


平成28年度国立大学法人等施設整備実施事業<当初予算>


建物配置図

※ 縮尺は目安であり、厳密な数値を示すものではありません。


※ 継続事業・PFI事業については平成28年度における競争契約の対象ではないため、掲載しておりません。

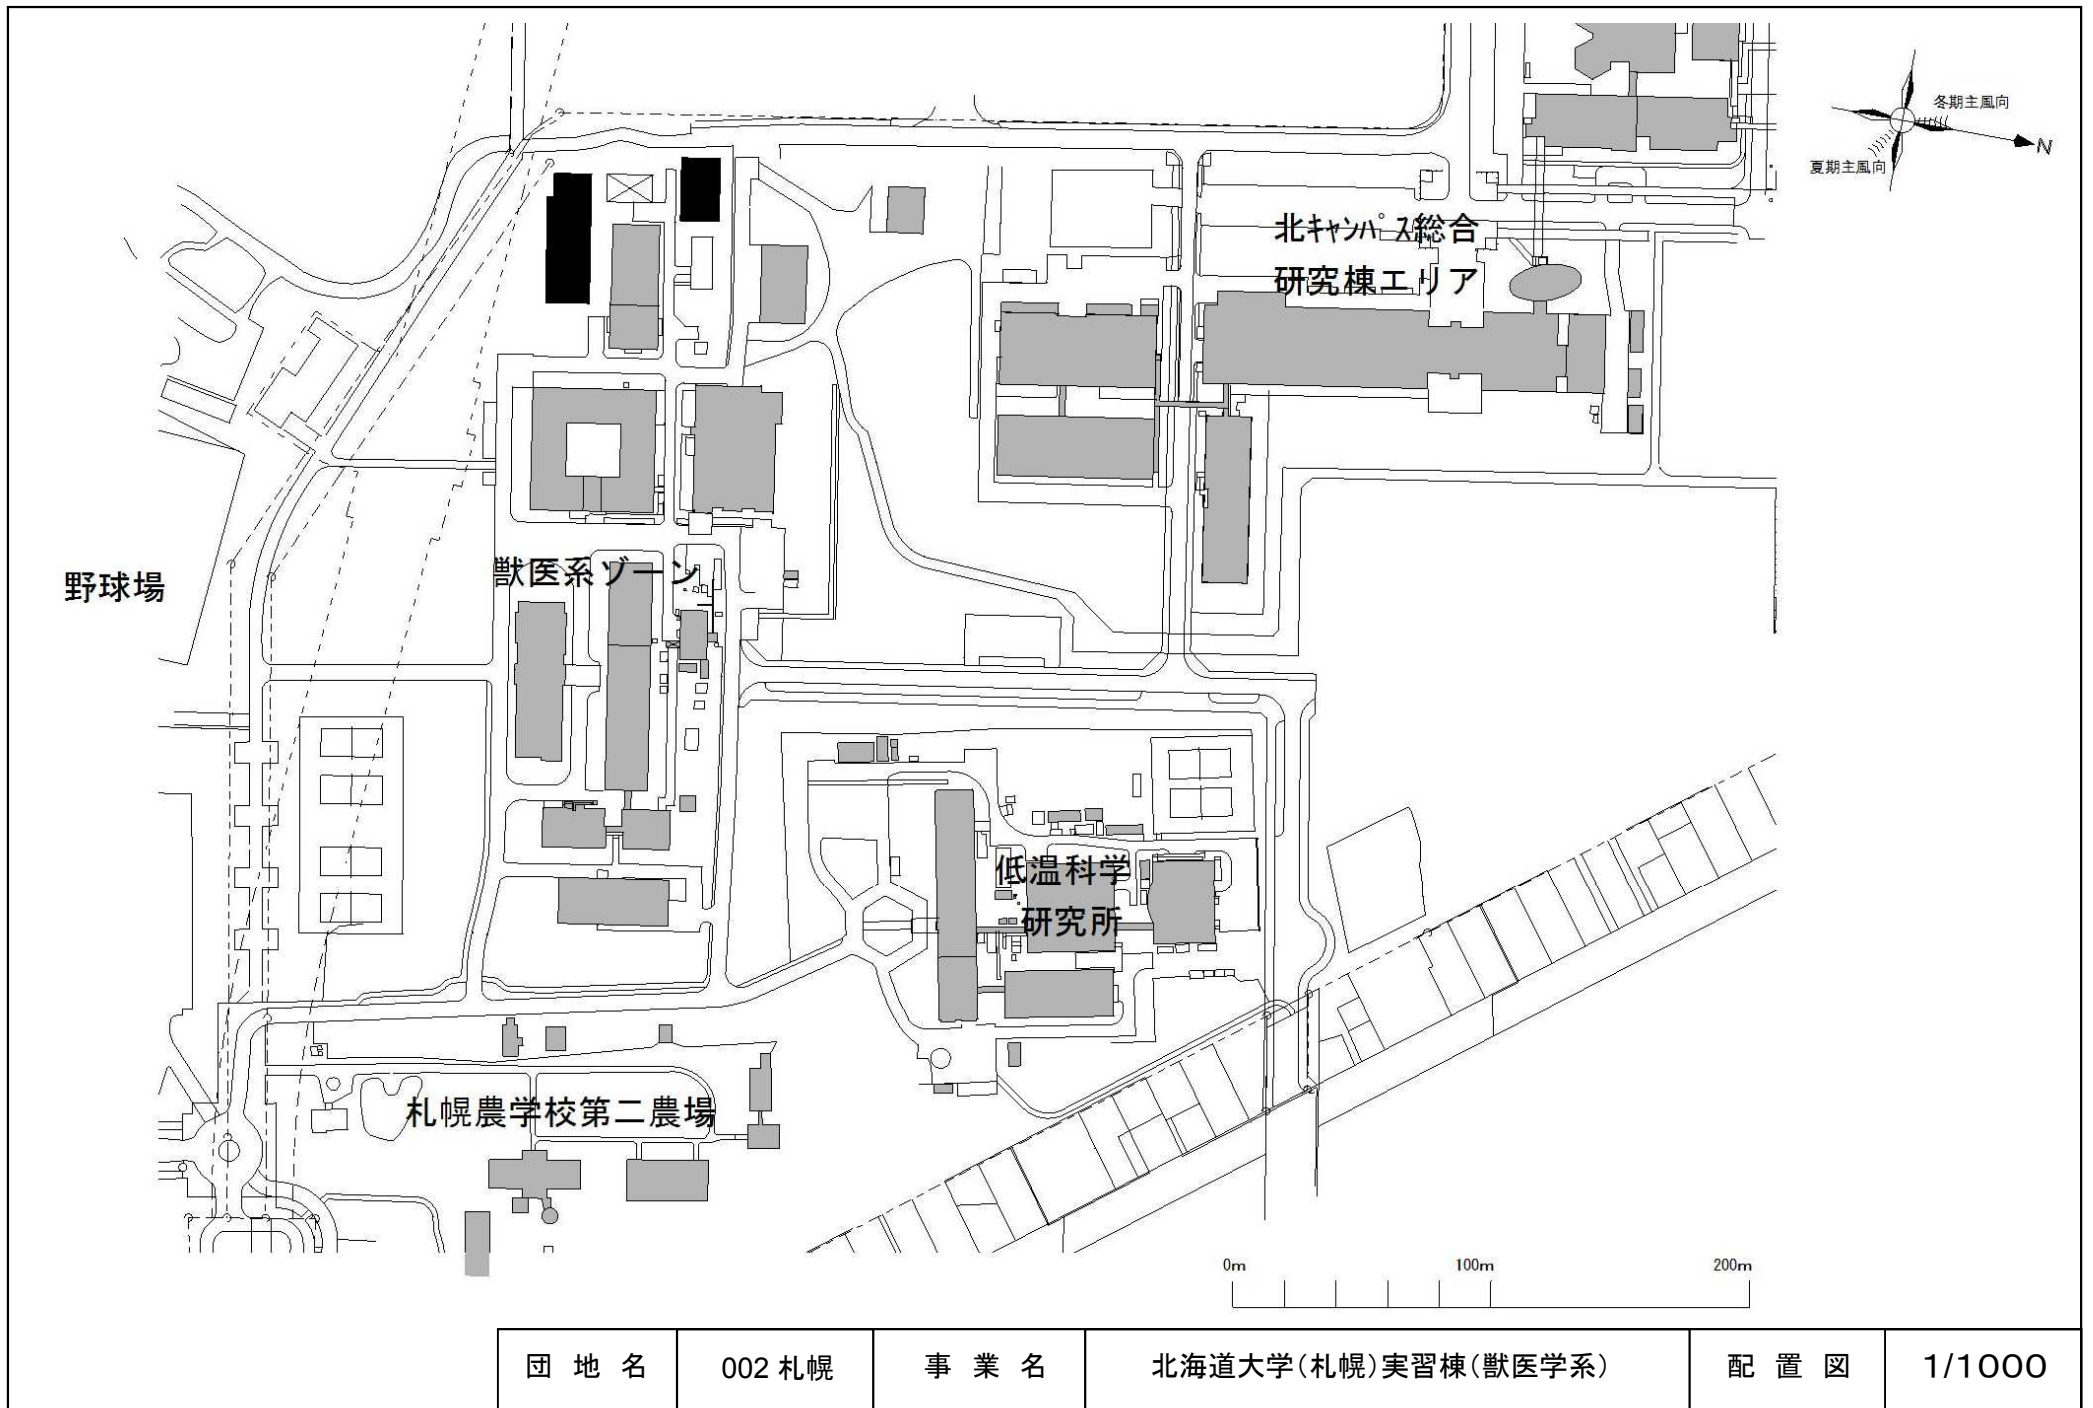

団地名	002 札幌	事業名	北海道大学(札幌)実習棟(獣医学系)	配置図	1/1000
-----	--------	-----	--------------------	-----	--------



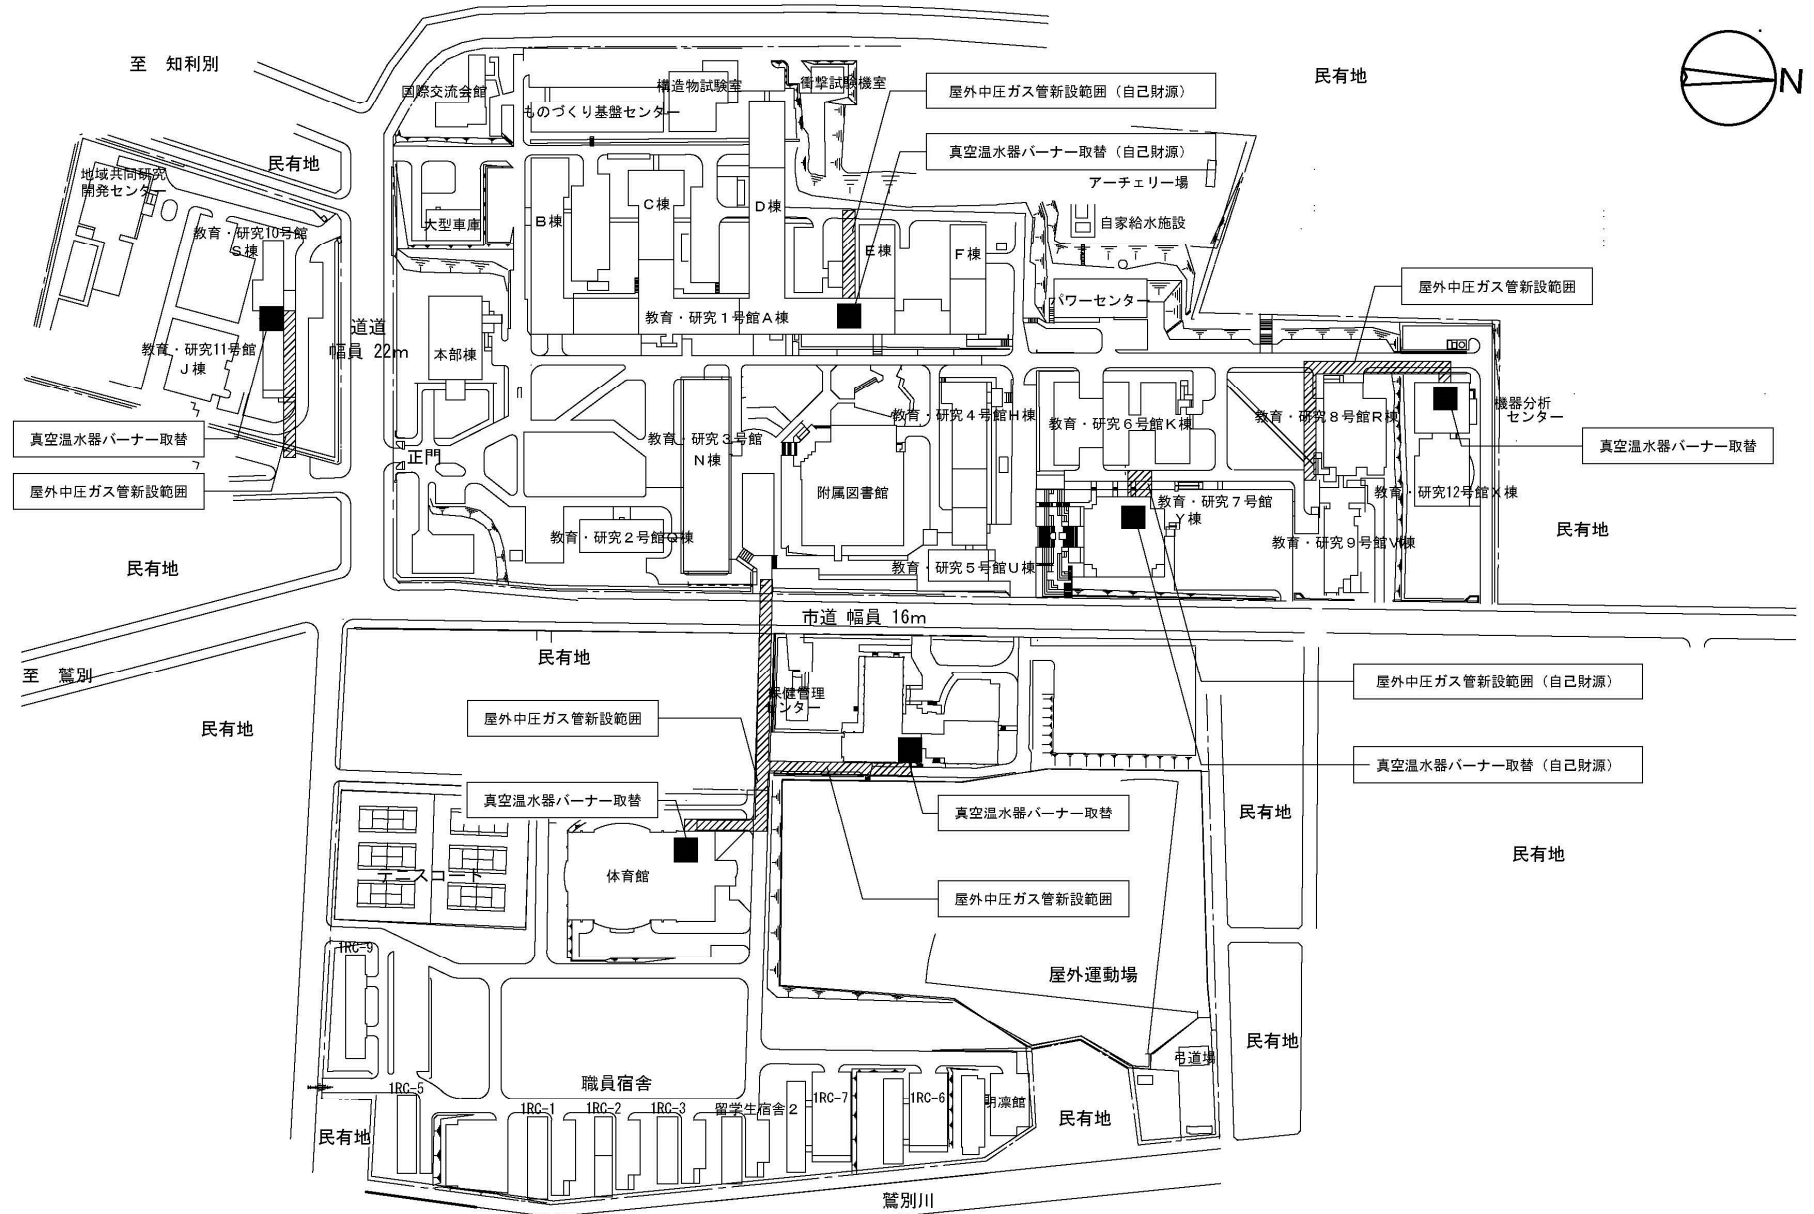


団地名	001 水元1	事業名	室蘭工業大学(水元)ライフライン再生(暖房設備等)	配置図	1/3,000
-----	---------	-----	---------------------------	-----	---------


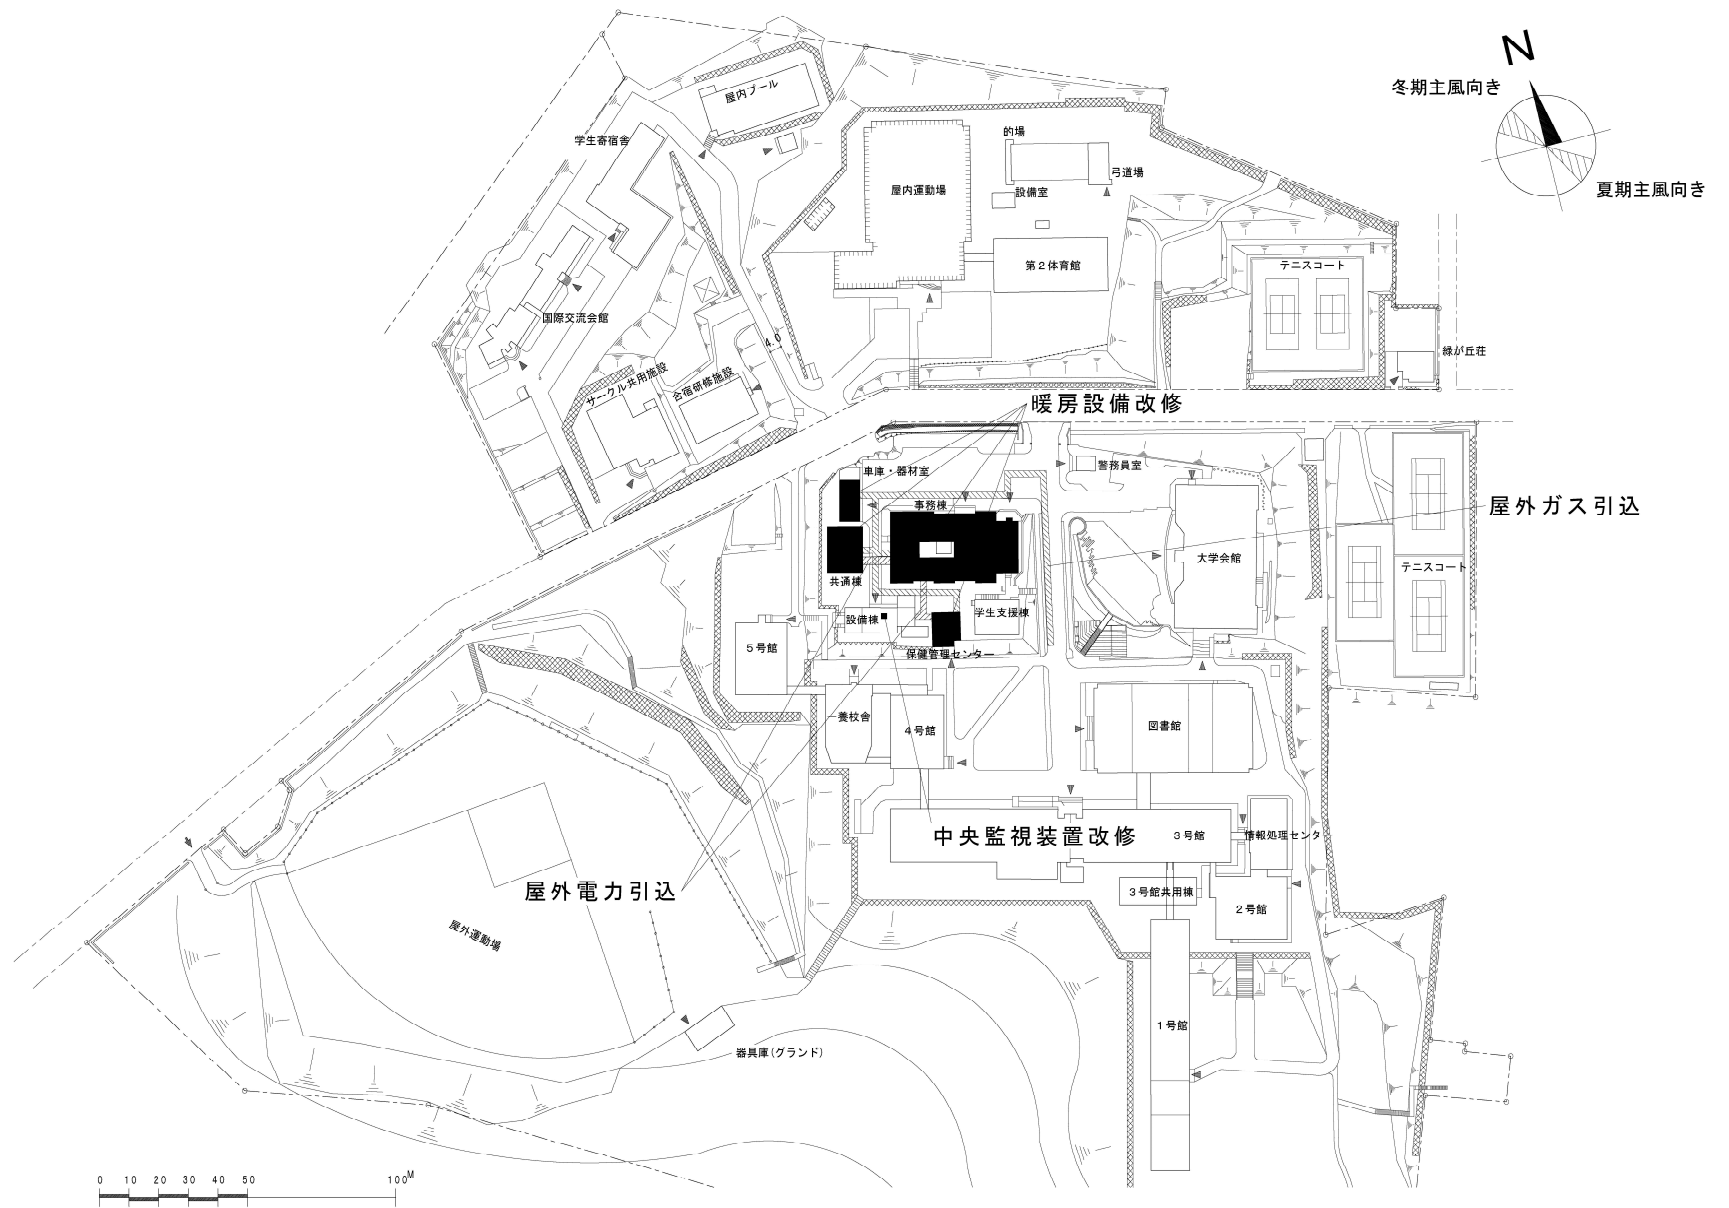


団地名	001 緑	事業名	小樽商科大学(緑)ライフライン再生(暖房設備等)	配置図	1/2500
-----	-------	-----	--------------------------	-----	--------

 

道立農業高校

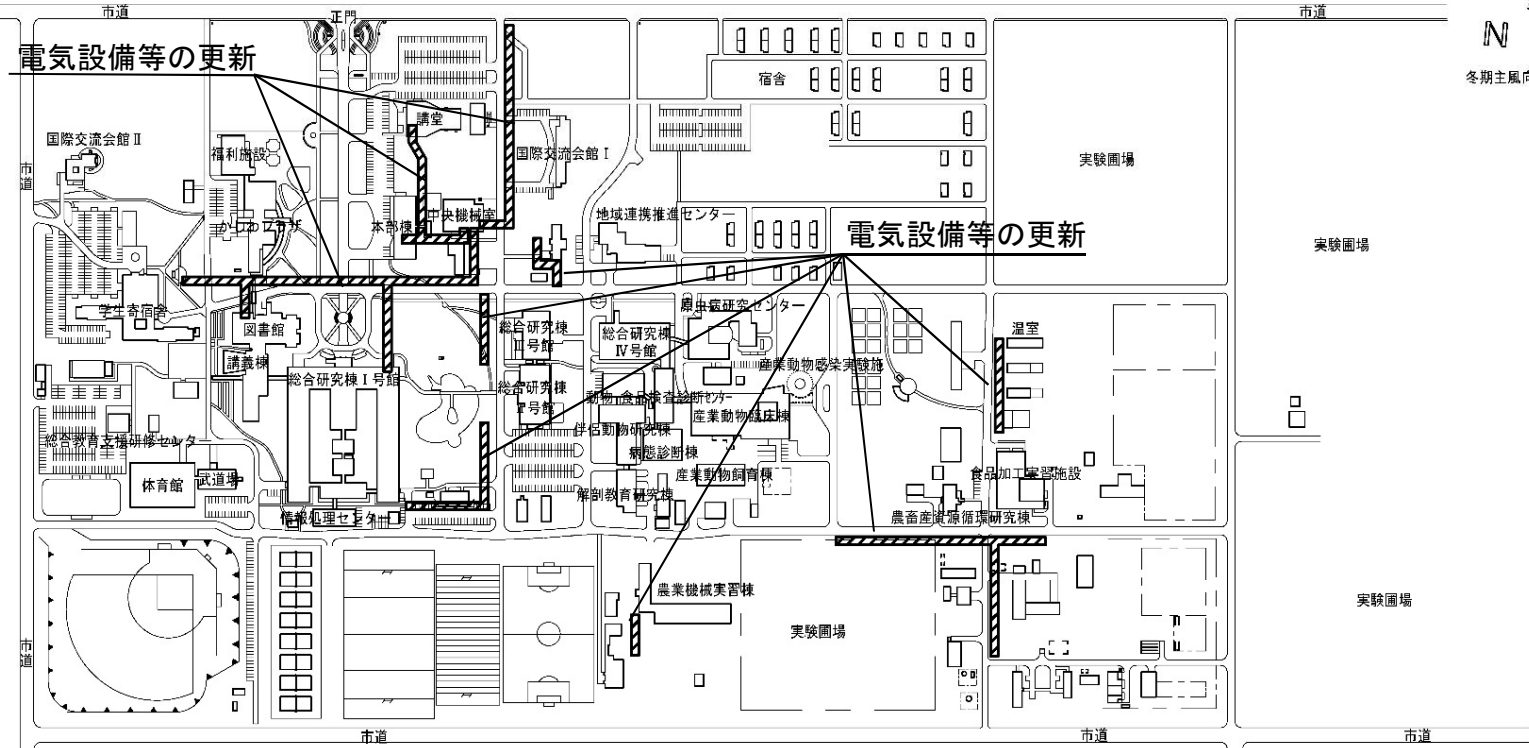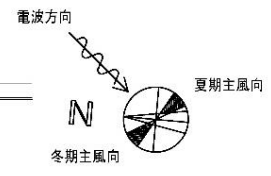

団地名	001稲田	事業名	帯広畜産大学(稲田)ライフライン再生(電気設備等)	配置図	1/6000
-----	-------	-----	---------------------------	-----	--------

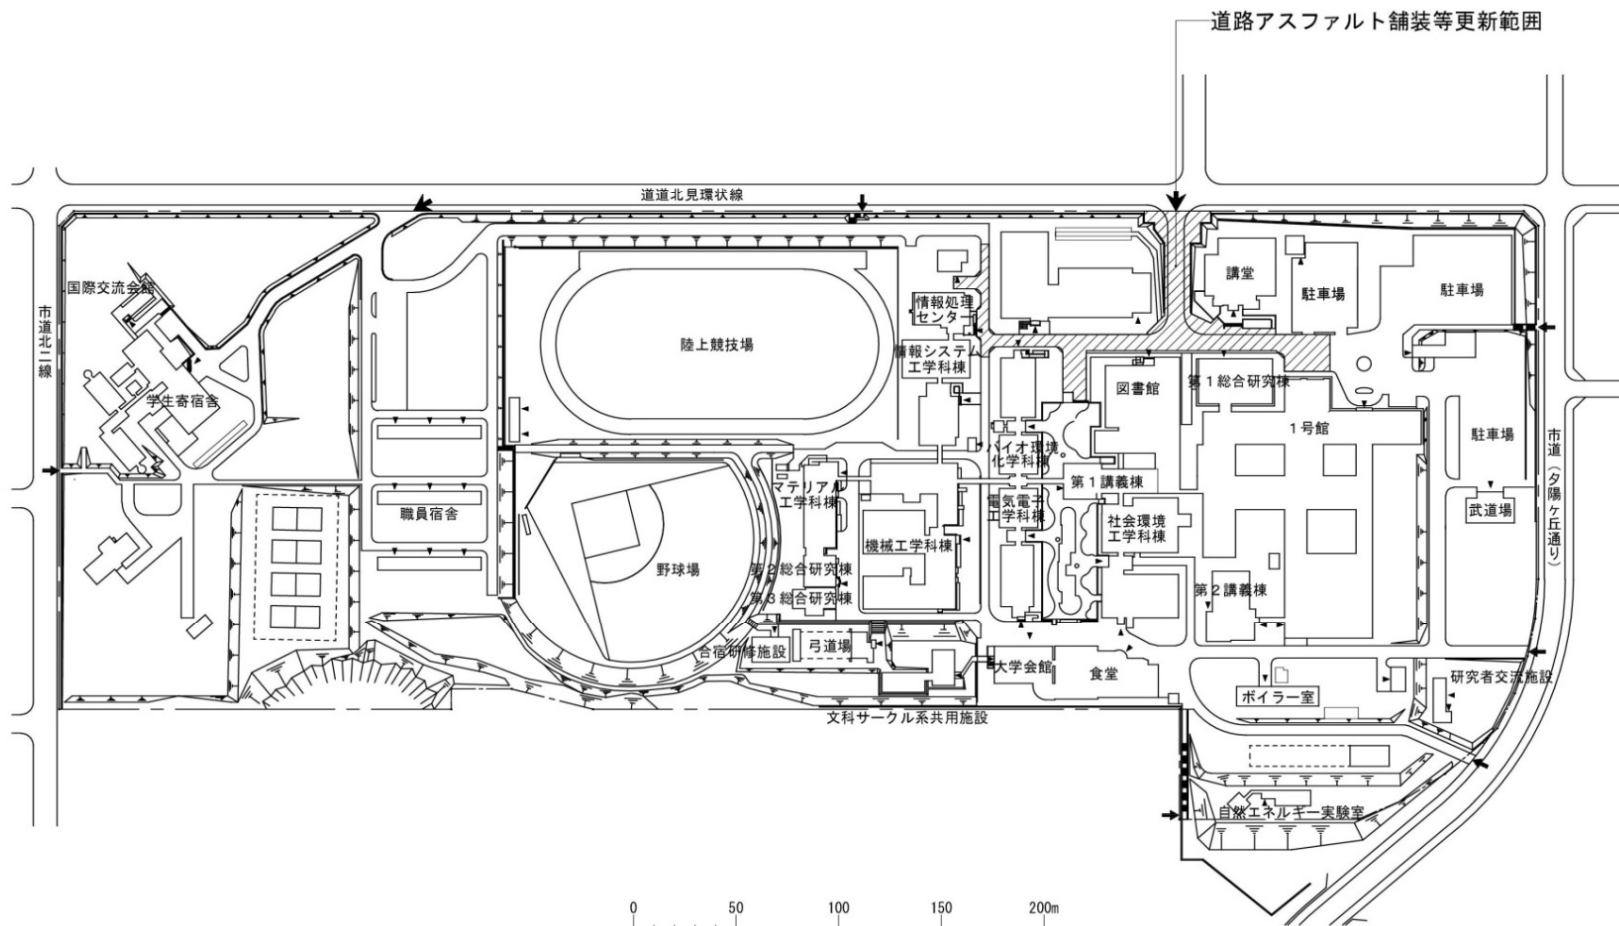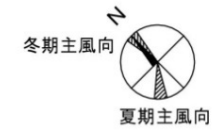




団地名	001公園町	事業名	北見工業大学(公園町)基幹・環境整備Ⅰ(道路整備)	配置図	1/3600
-----	--------	-----	---------------------------	-----	--------

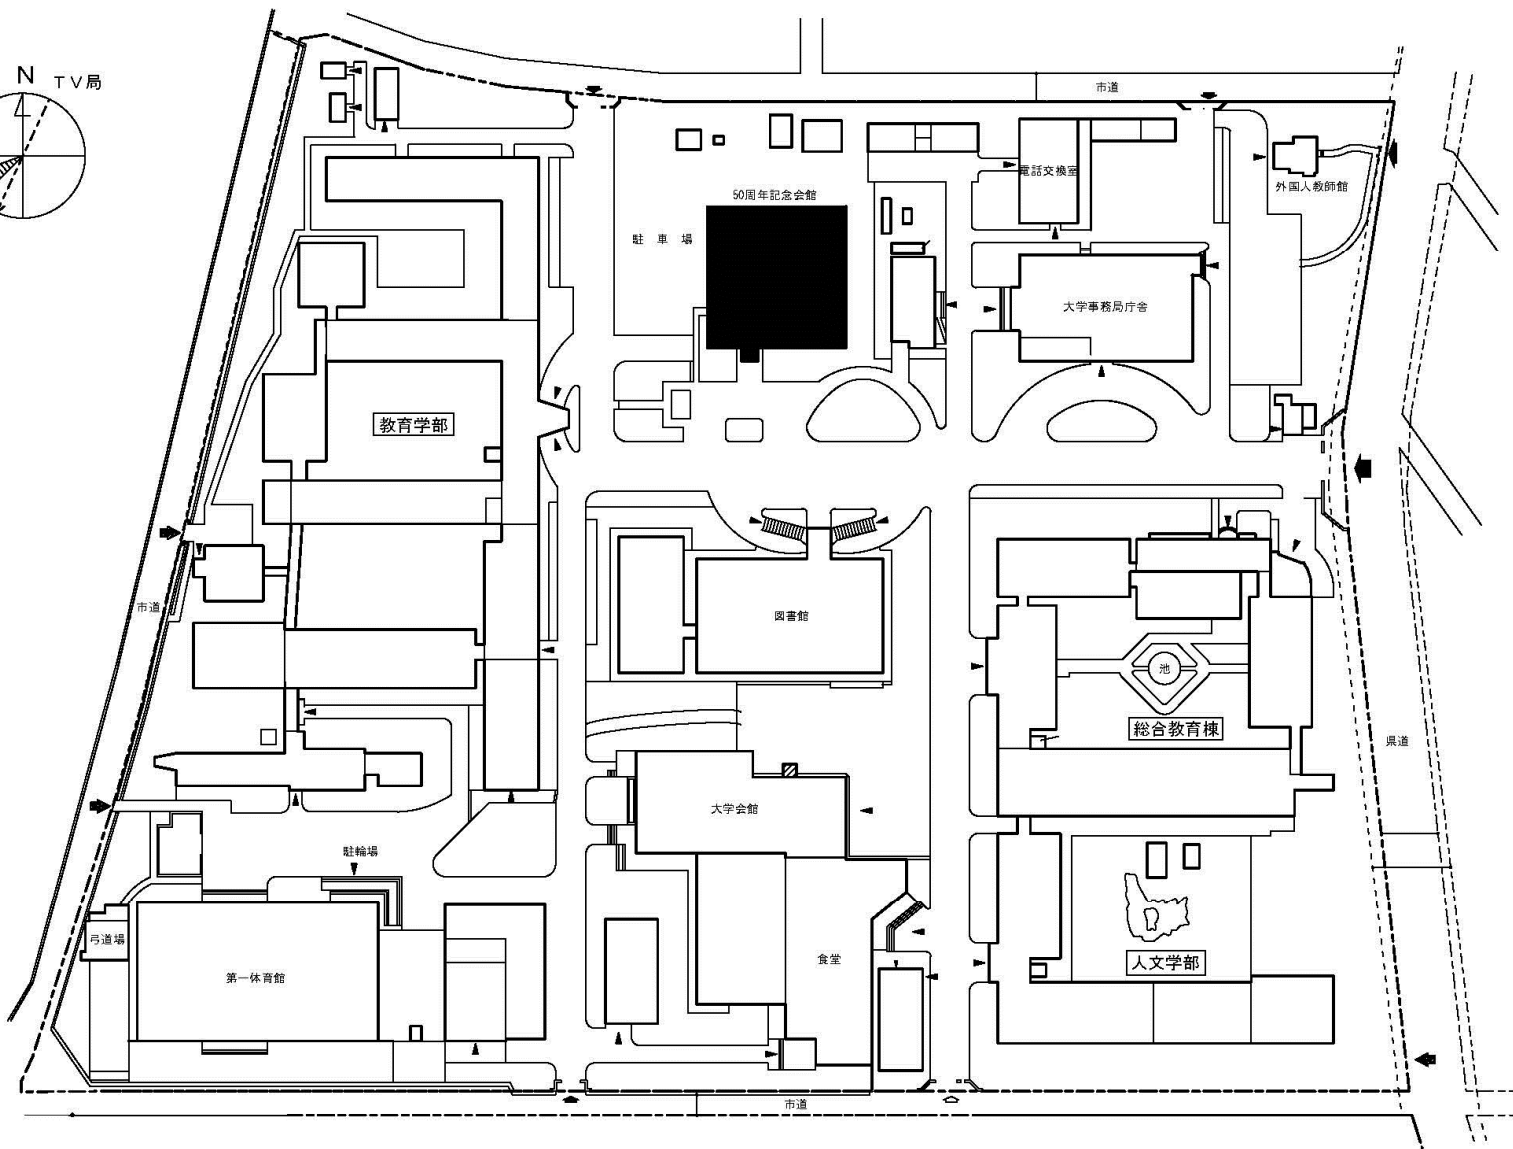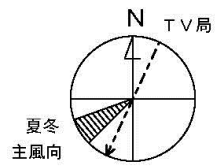


団地名	001 文京町	事業名	弘前大学(文京町)講堂耐震改修	配置図	1/2,000
-----	---------	-----	-----------------	-----	---------




団地名	001上田	事業名	岩手大学(上田)ライフライン再生(電気設備)	配置図	1/5000
-----	-------	-----	------------------------	-----	--------

 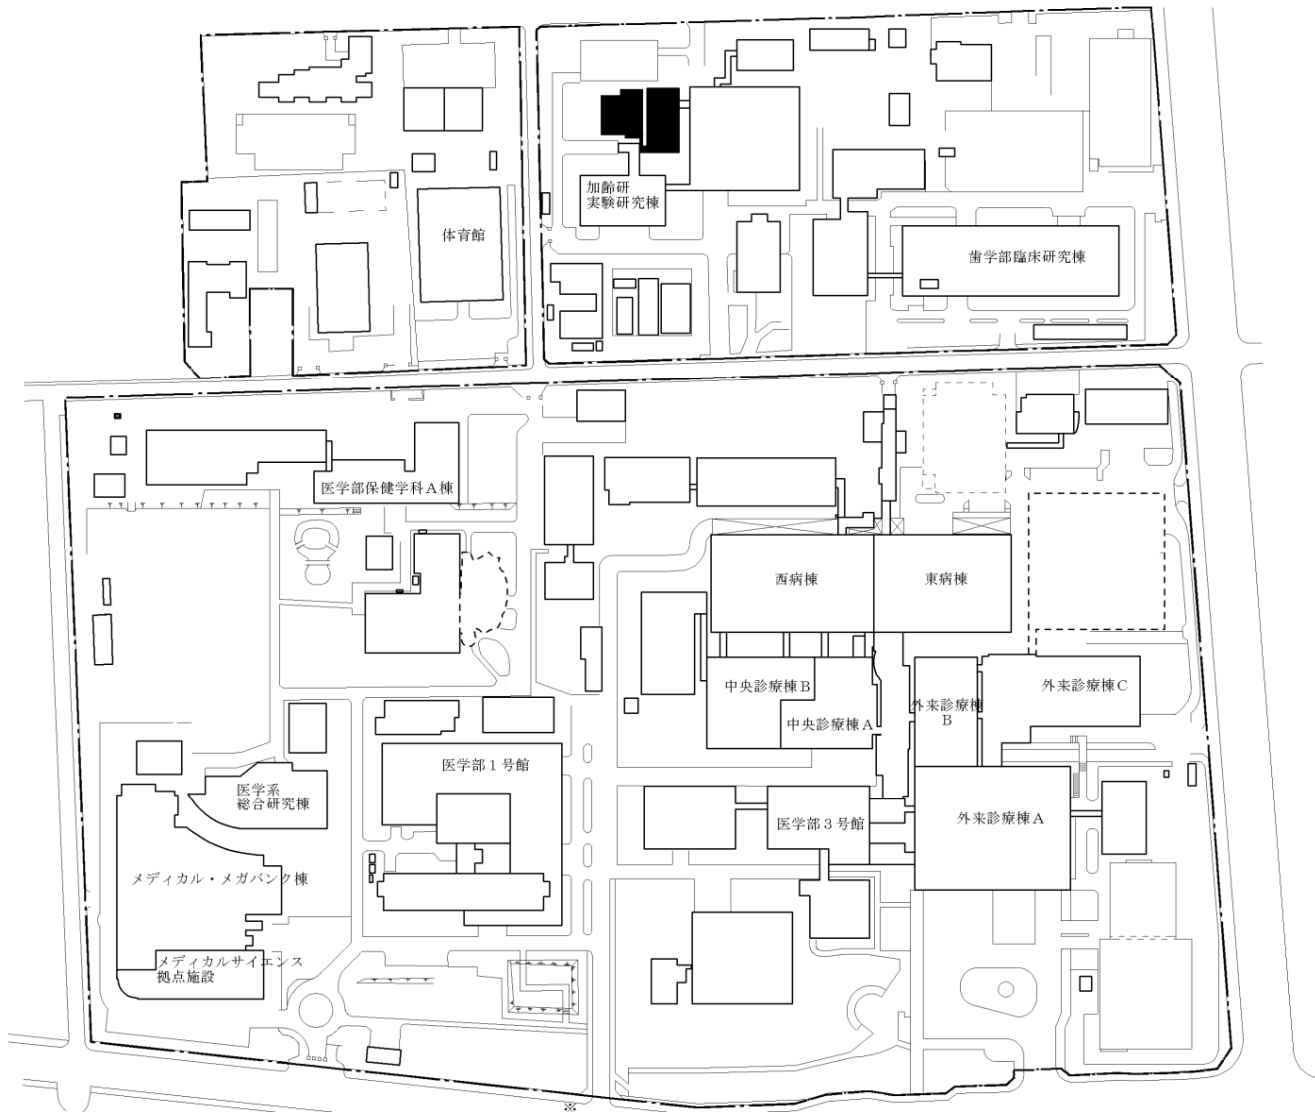 


団地名	002 星陵	事業名	東北大学(星陵)加齢疾患モデル総合実験施設	配置図	1/3,000
-----	--------	-----	-----------------------	-----	---------

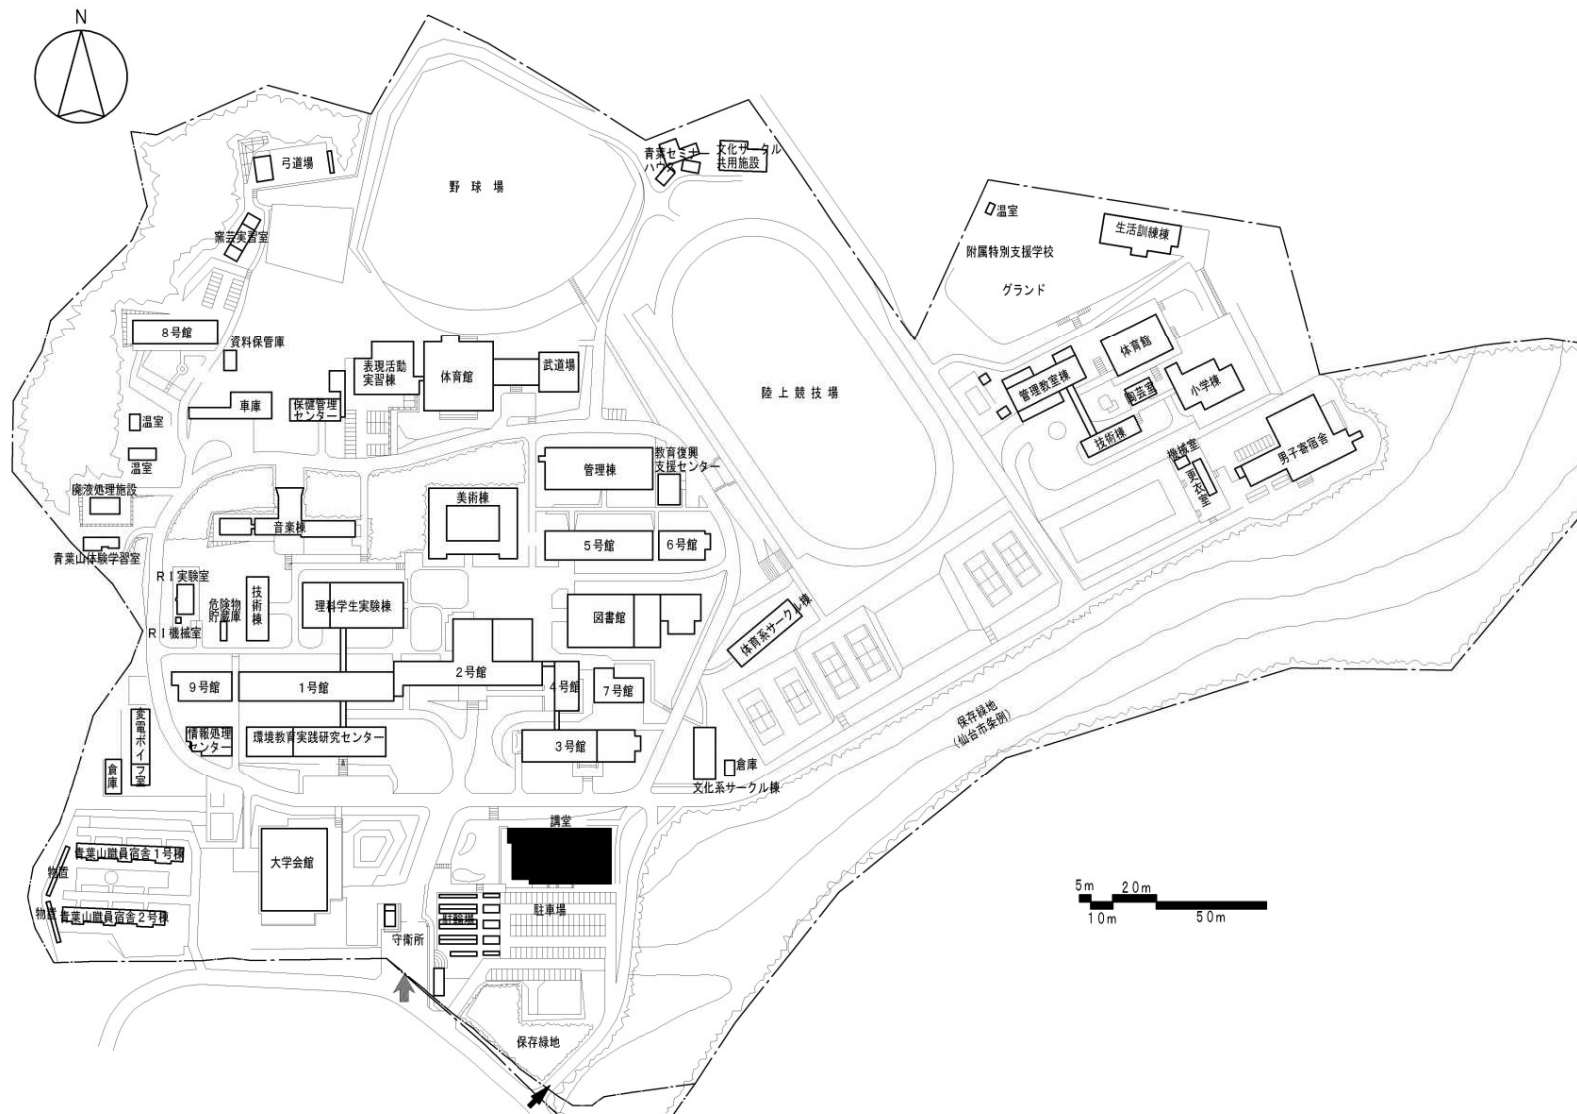


団地名	青葉山	事業名	宮城教育大学(青葉山)講堂耐震改修	配置図	1/3000
-----	-----	-----	-------------------	-----	--------

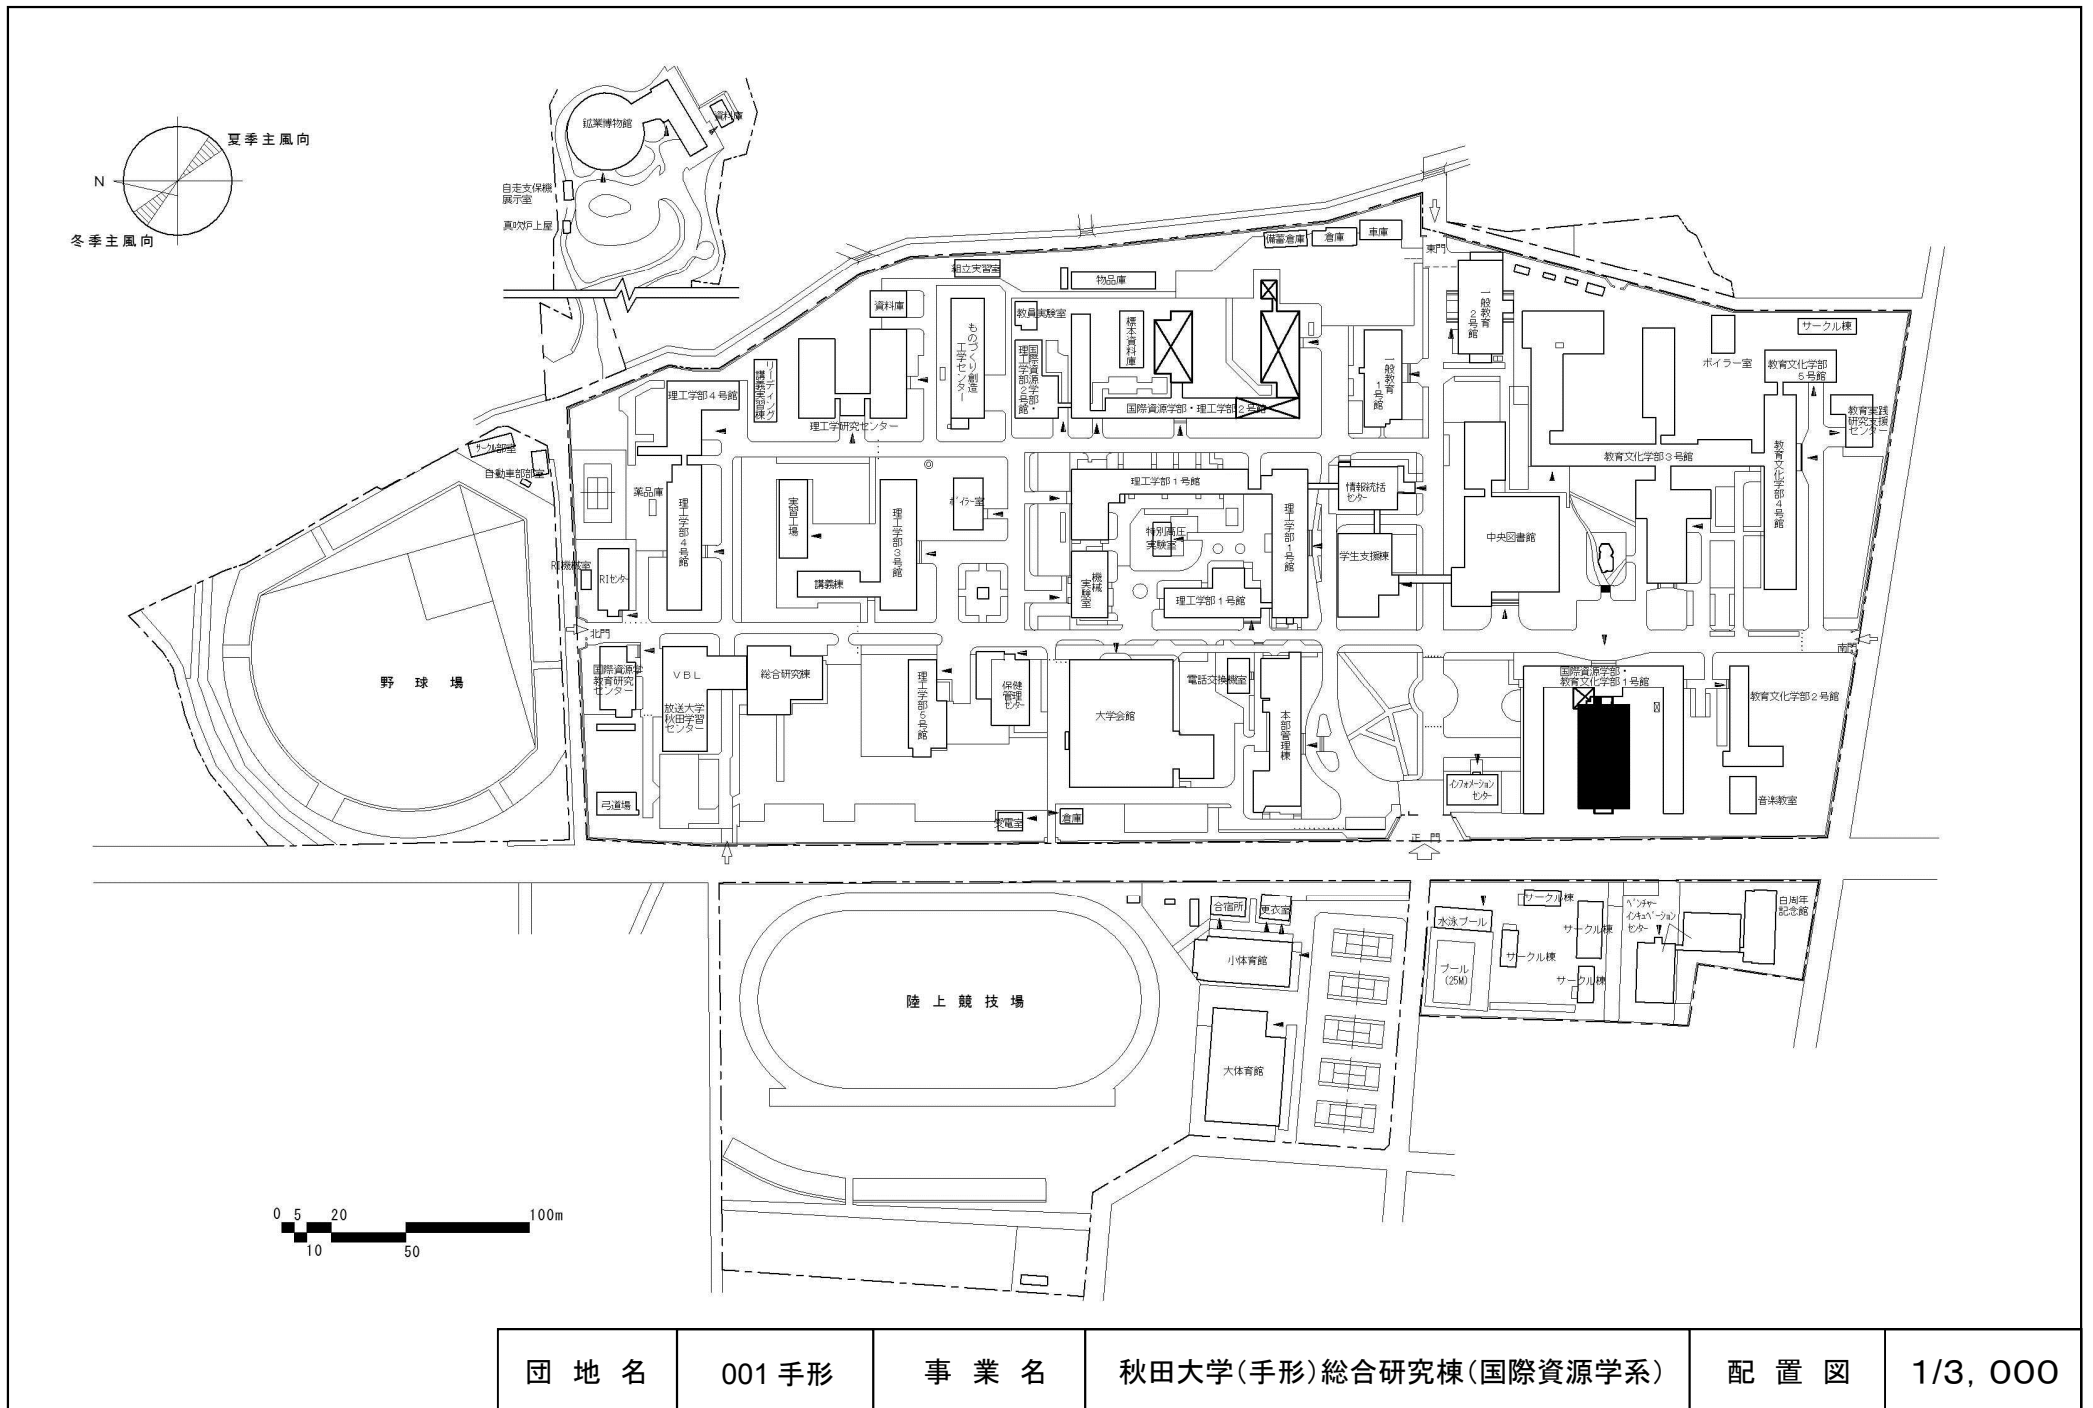


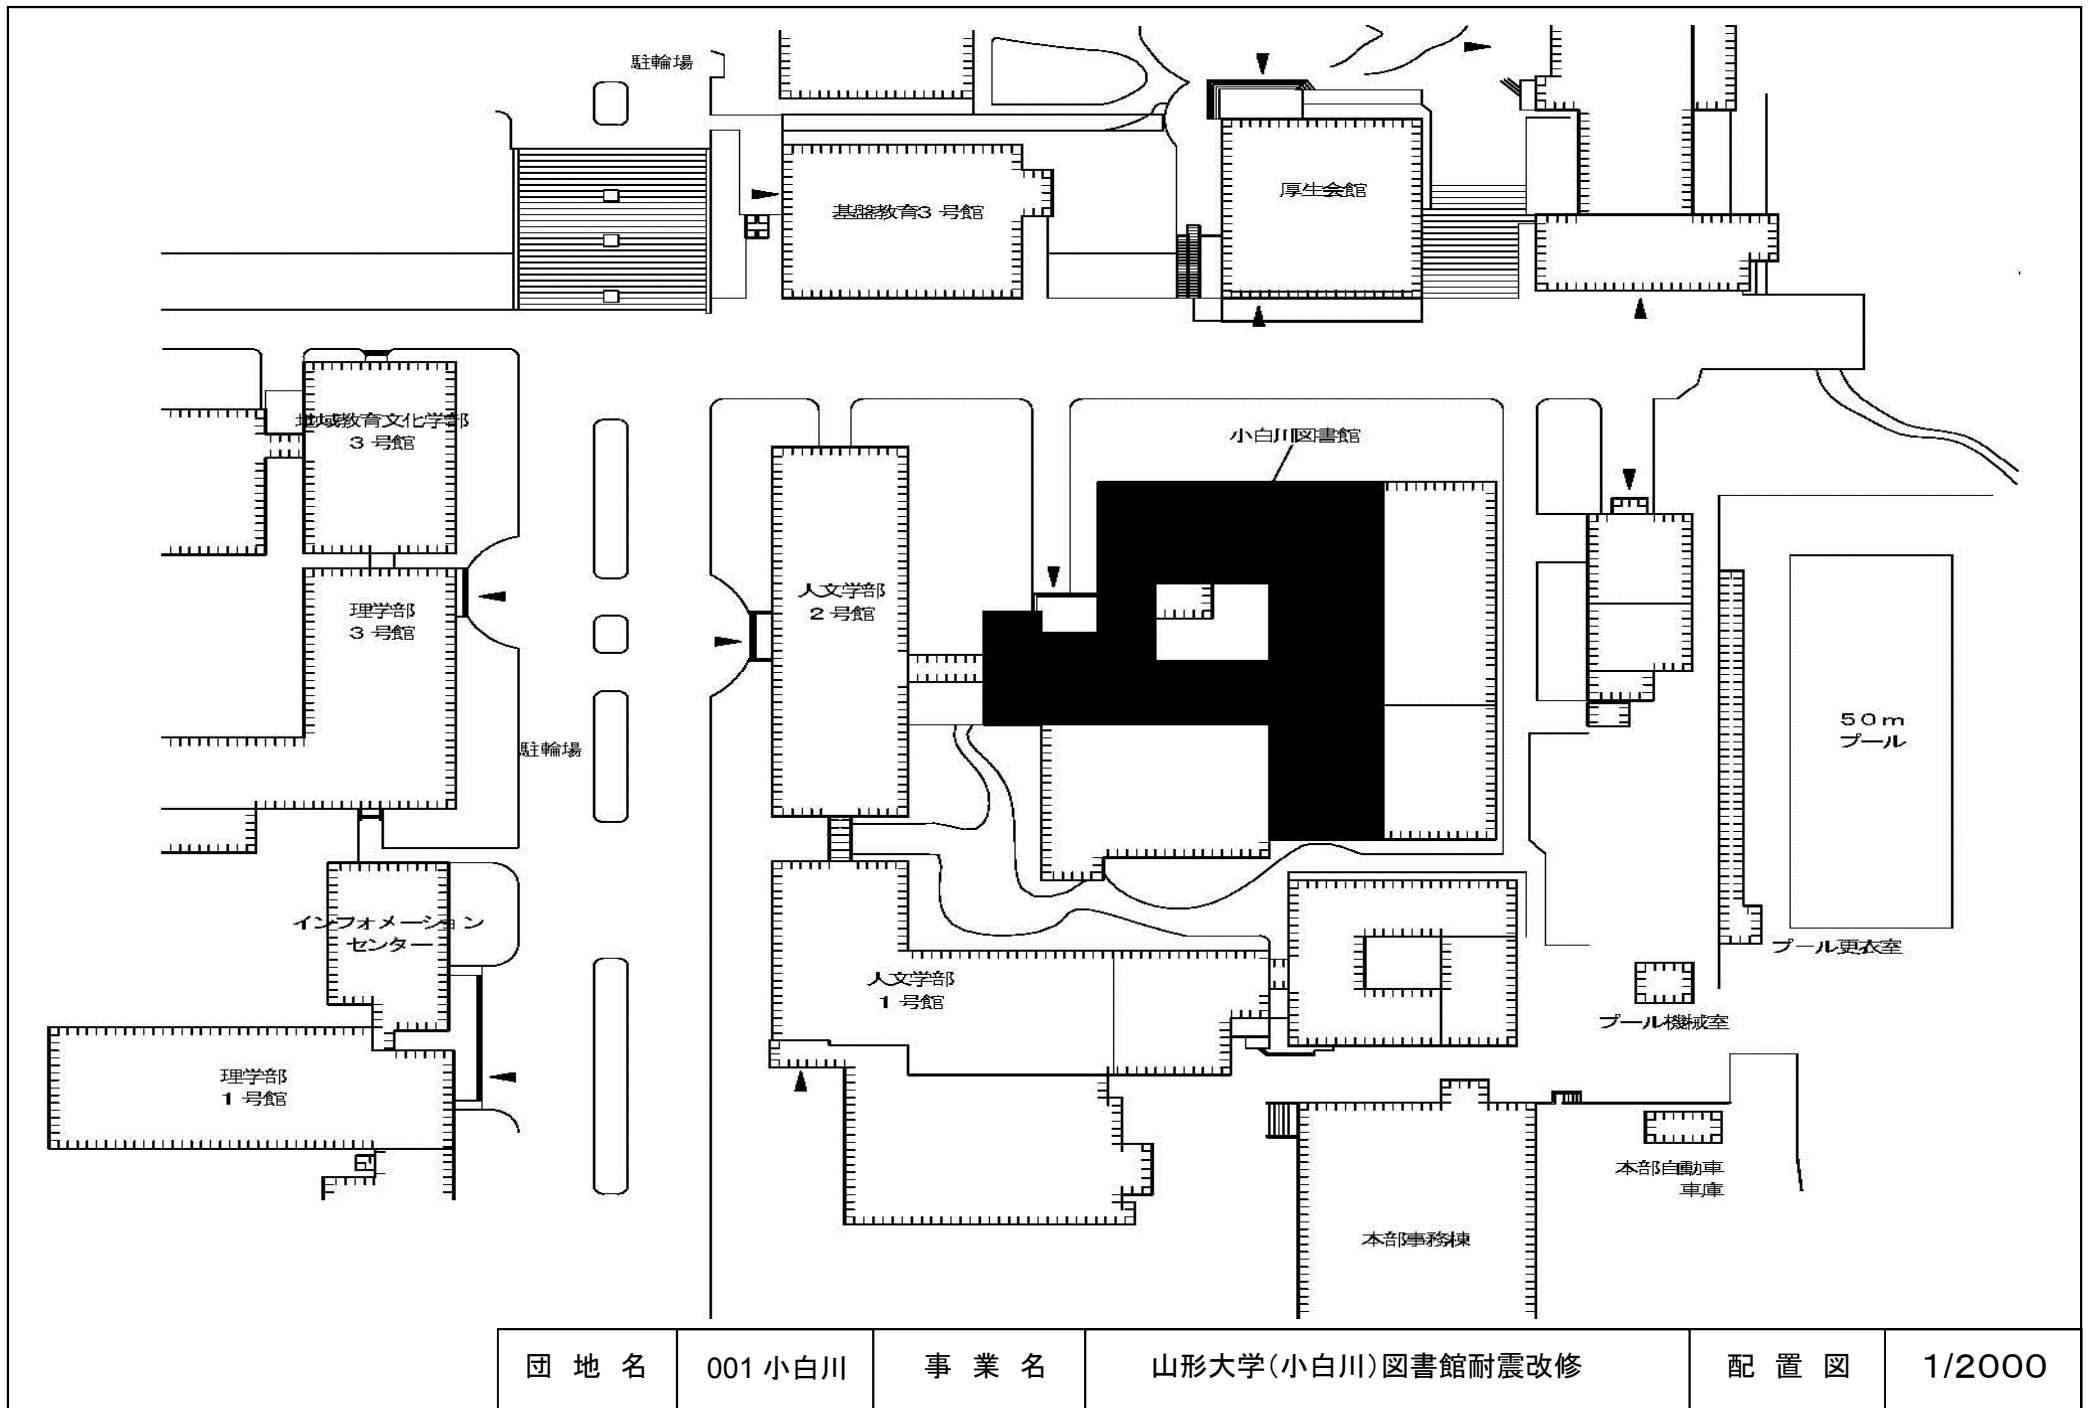

団地名	001 小白川	事業名	山形大学(小白川)図書館耐震改修	配置図	1/2000
-----	---------	-----	------------------	-----	--------

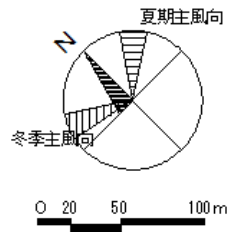


至 福島市内
至 郡山

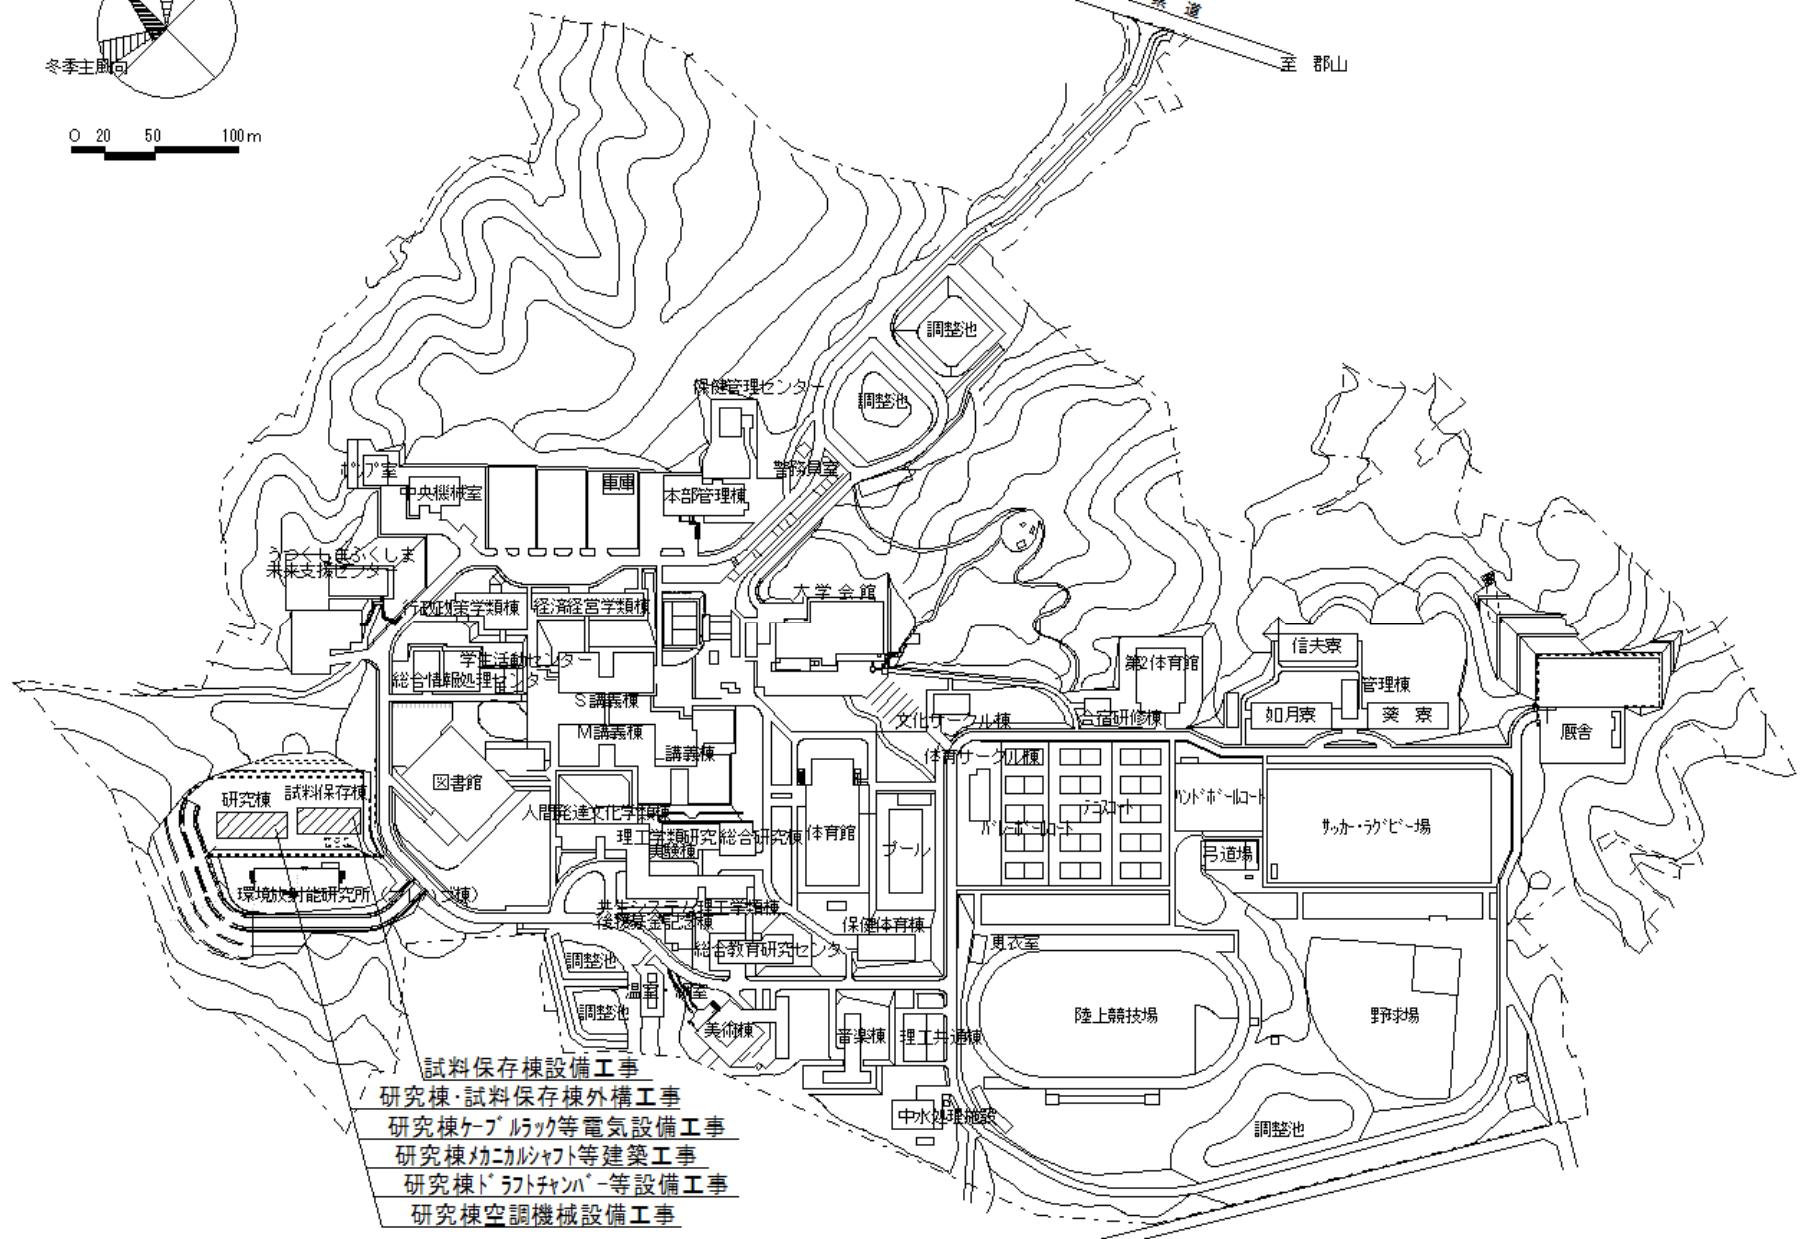


- 試料保存棟設備工事
- 研究棟・試料保存棟外構工事
- 研究棟ケーブルラック等電気設備工事
- 研究棟幼コルチャト等建築工事
- 研究棟ドラフトファン等設備工事
- 研究棟空調機械設備工事




団地名	016 金谷川	事業名	福島大学(金谷川)基幹・環境整備(空調設備等)	配置図	1/5000
-----	---------	-----	-------------------------	-----	--------

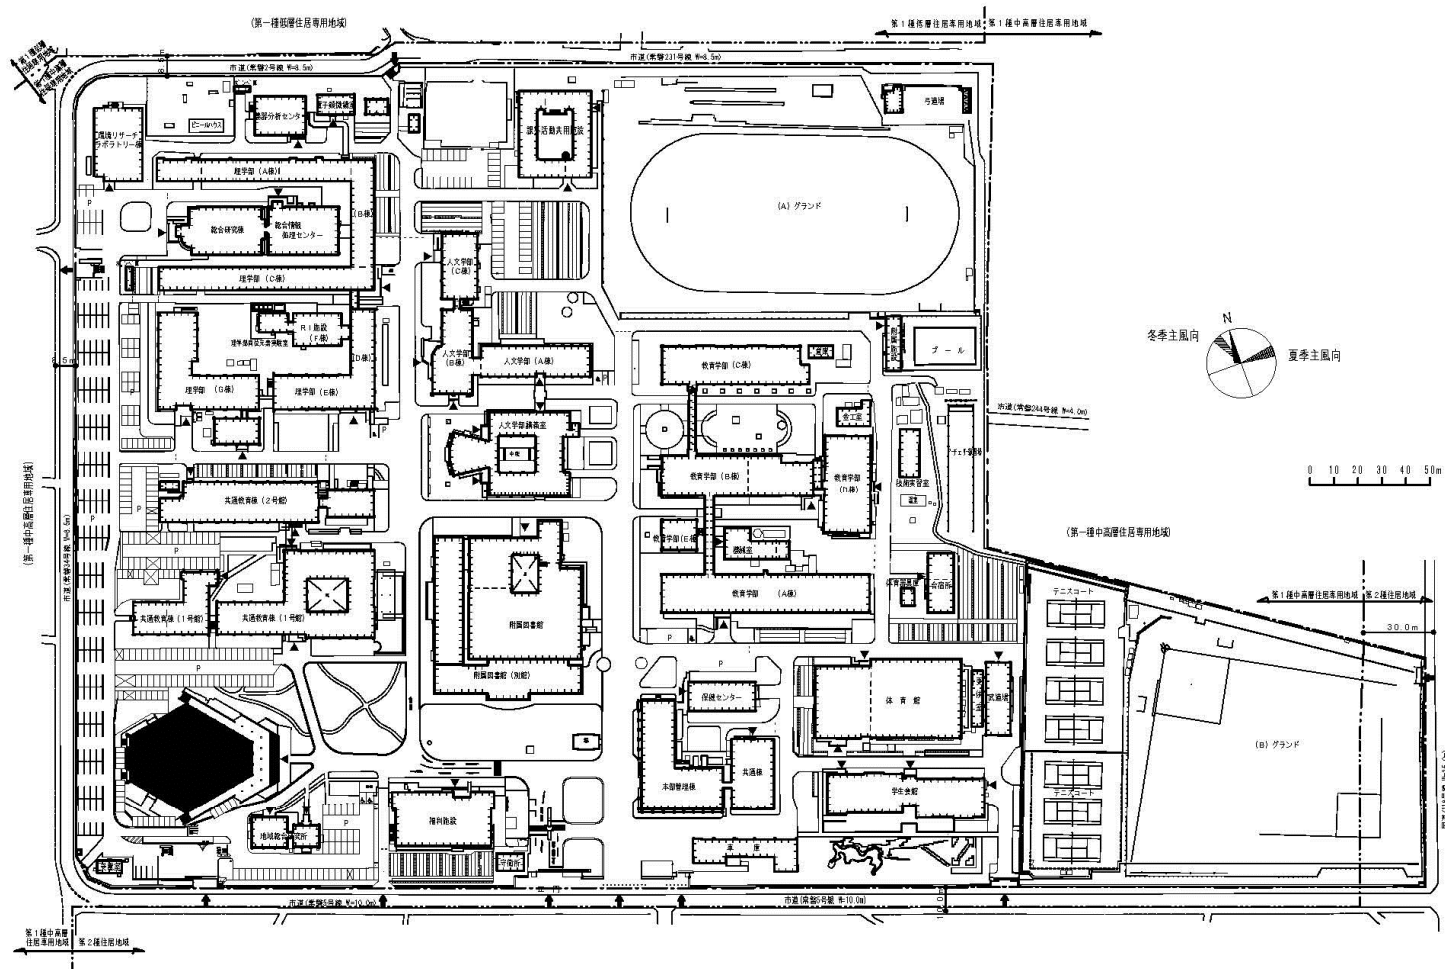


団地名	004 文京2	事業名	茨城大学(文京)講堂耐震改修	配置図	1/2500
-----	---------	-----	----------------	-----	--------

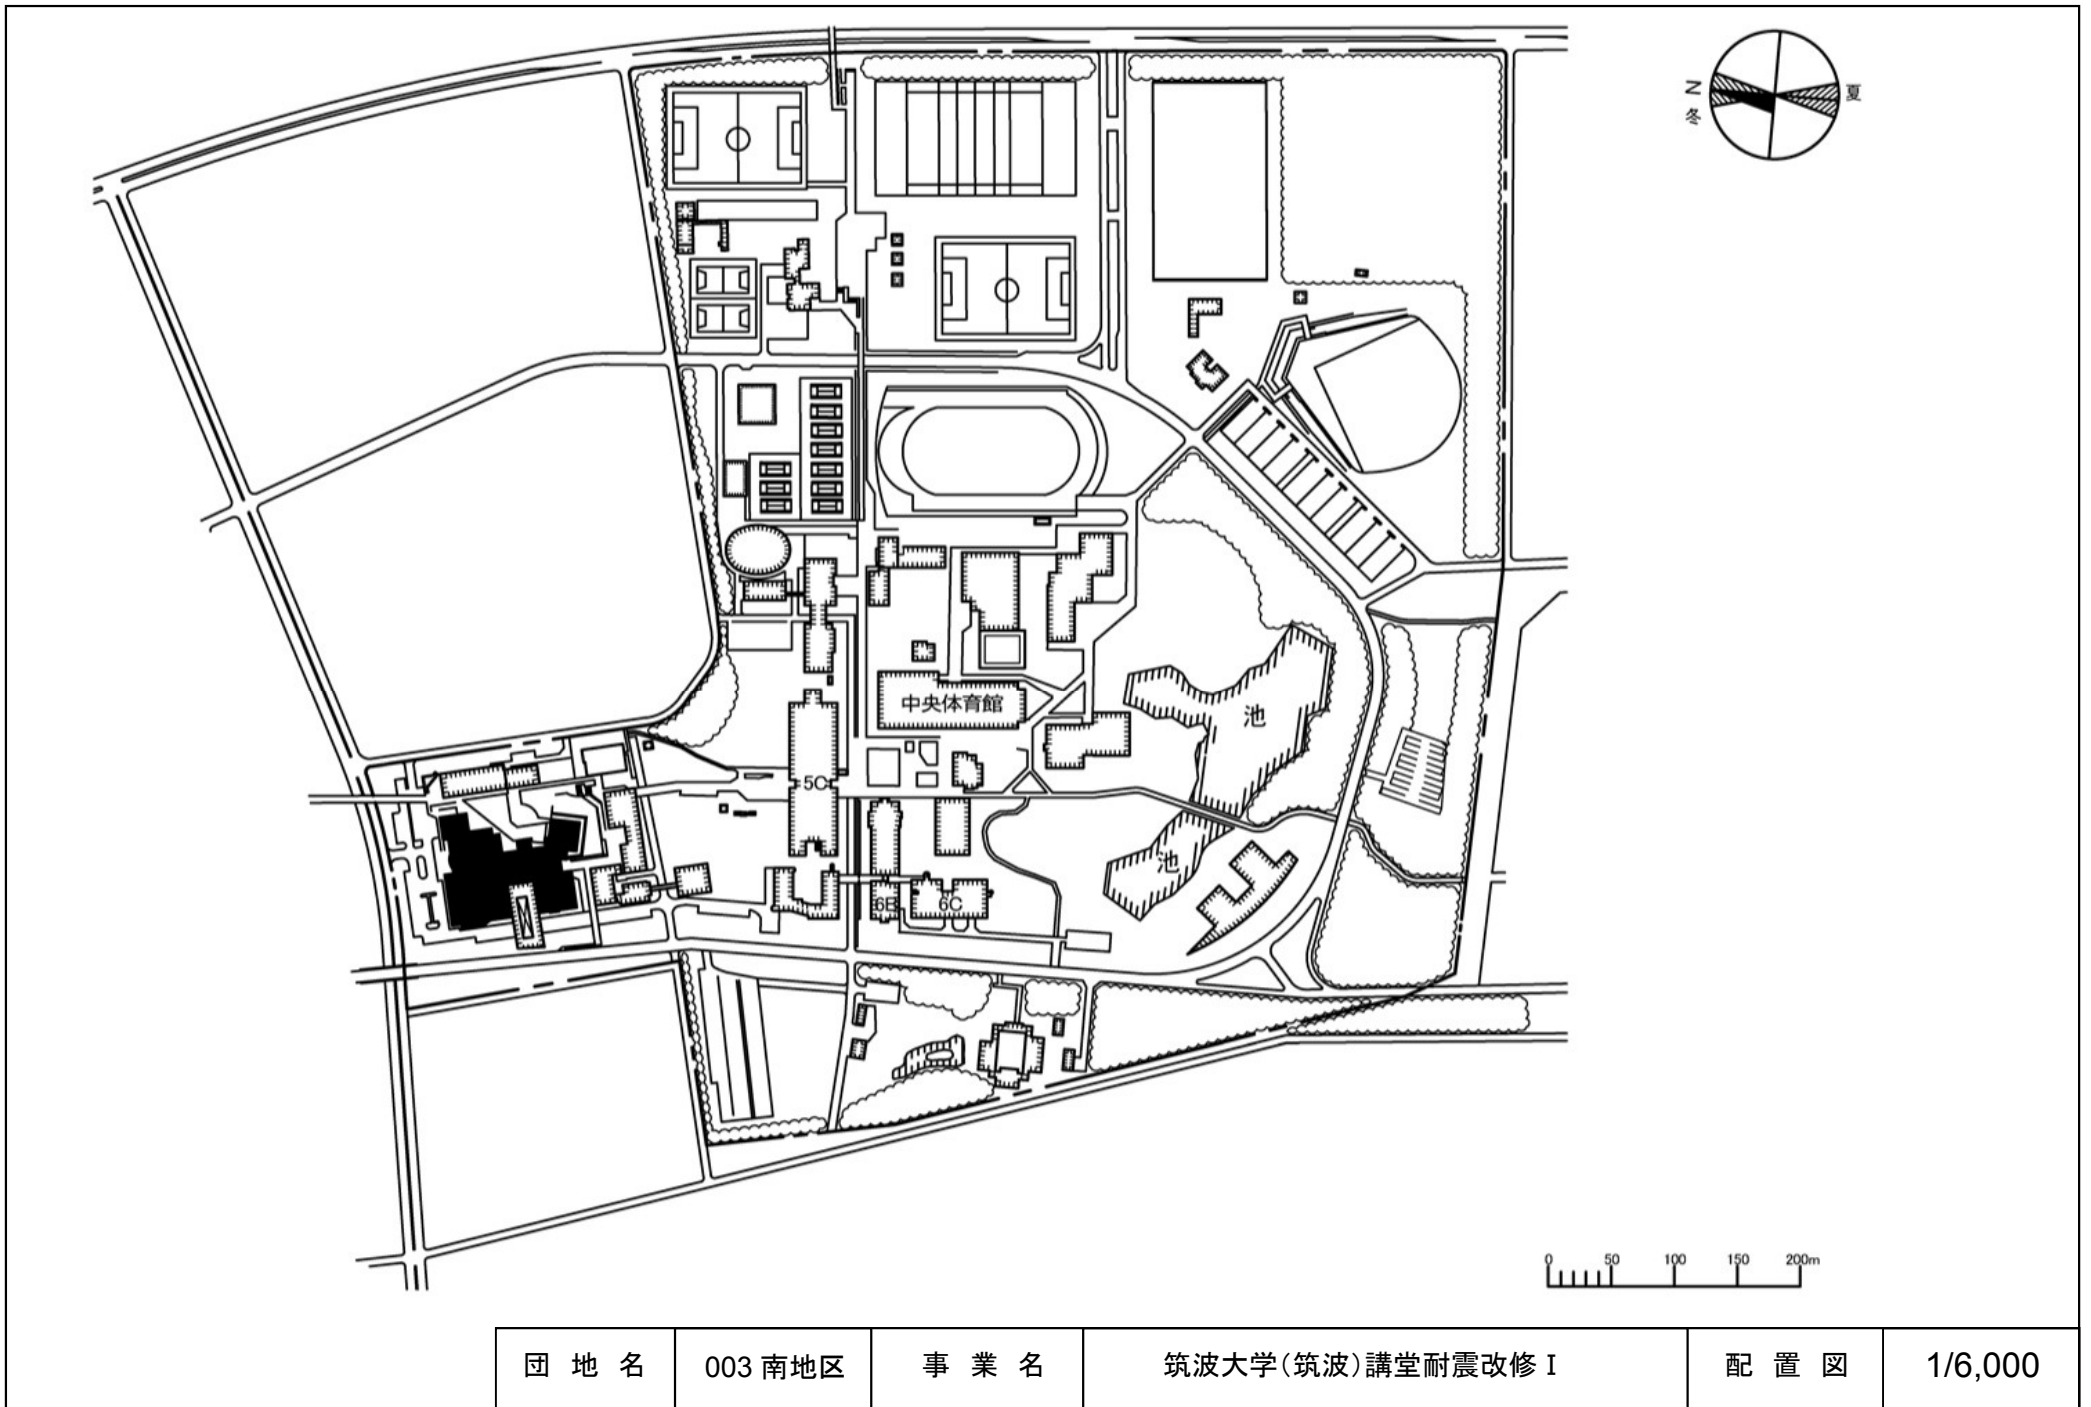


団地名	003南地区	事業名	筑波大学(筑波)講堂耐震改修I	配置図	1/6,000
-----	--------	-----	-----------------	-----	---------

 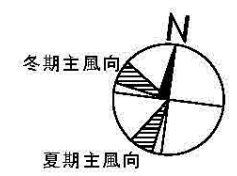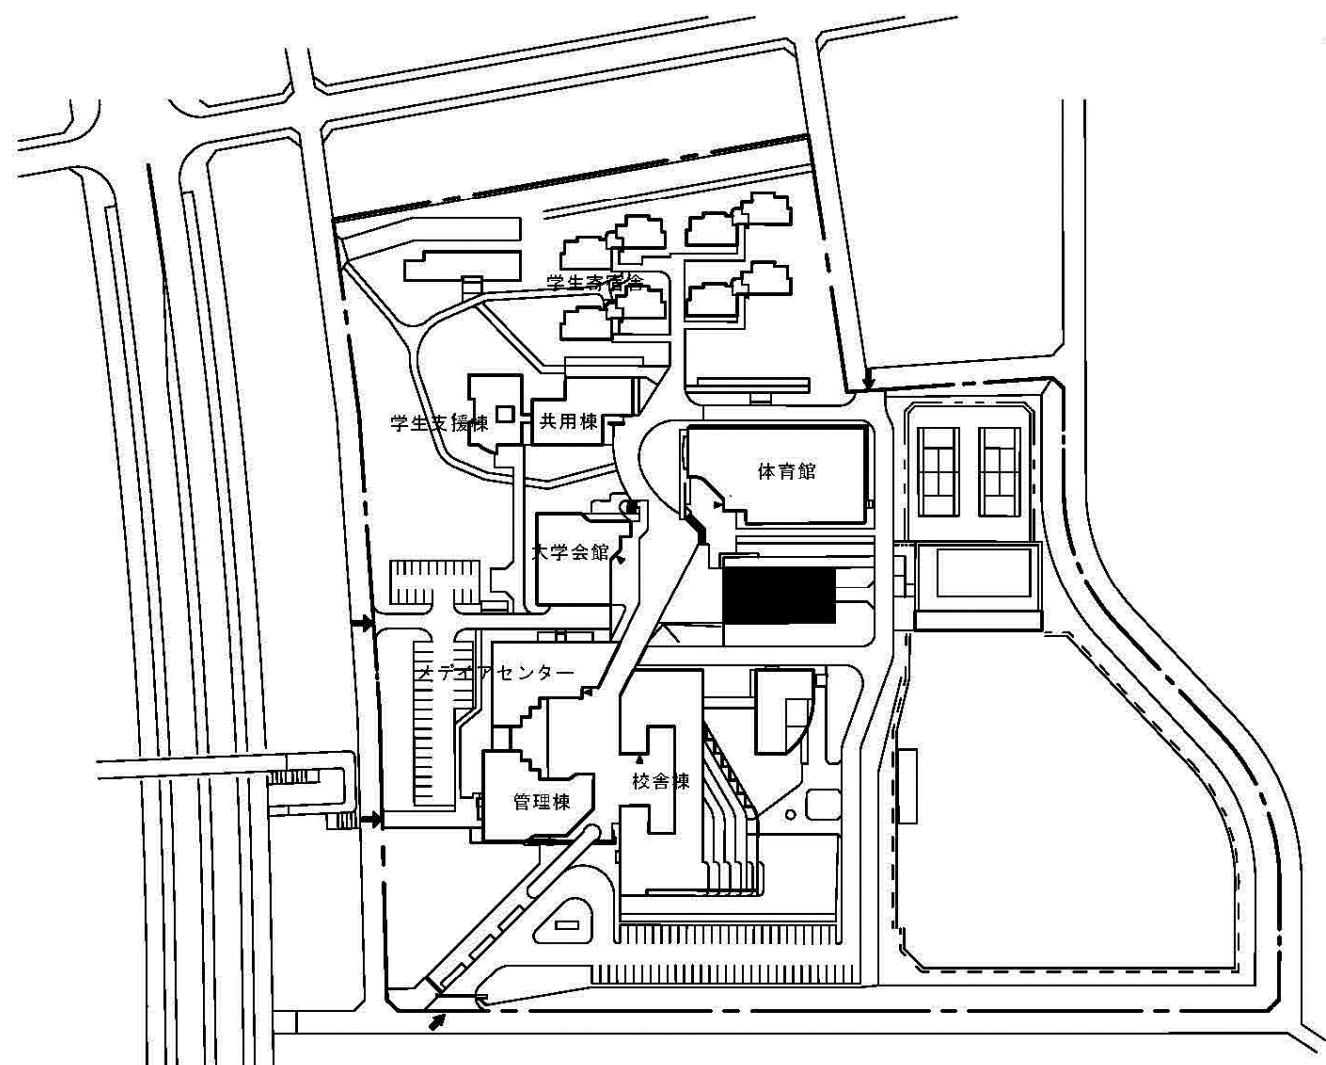


団地名	001天久保	事業名	筑波技術大学(天久保)総合研究棟(技術科学研究科)	配置図	1/2,000
-----	--------	-----	---------------------------	-----	---------

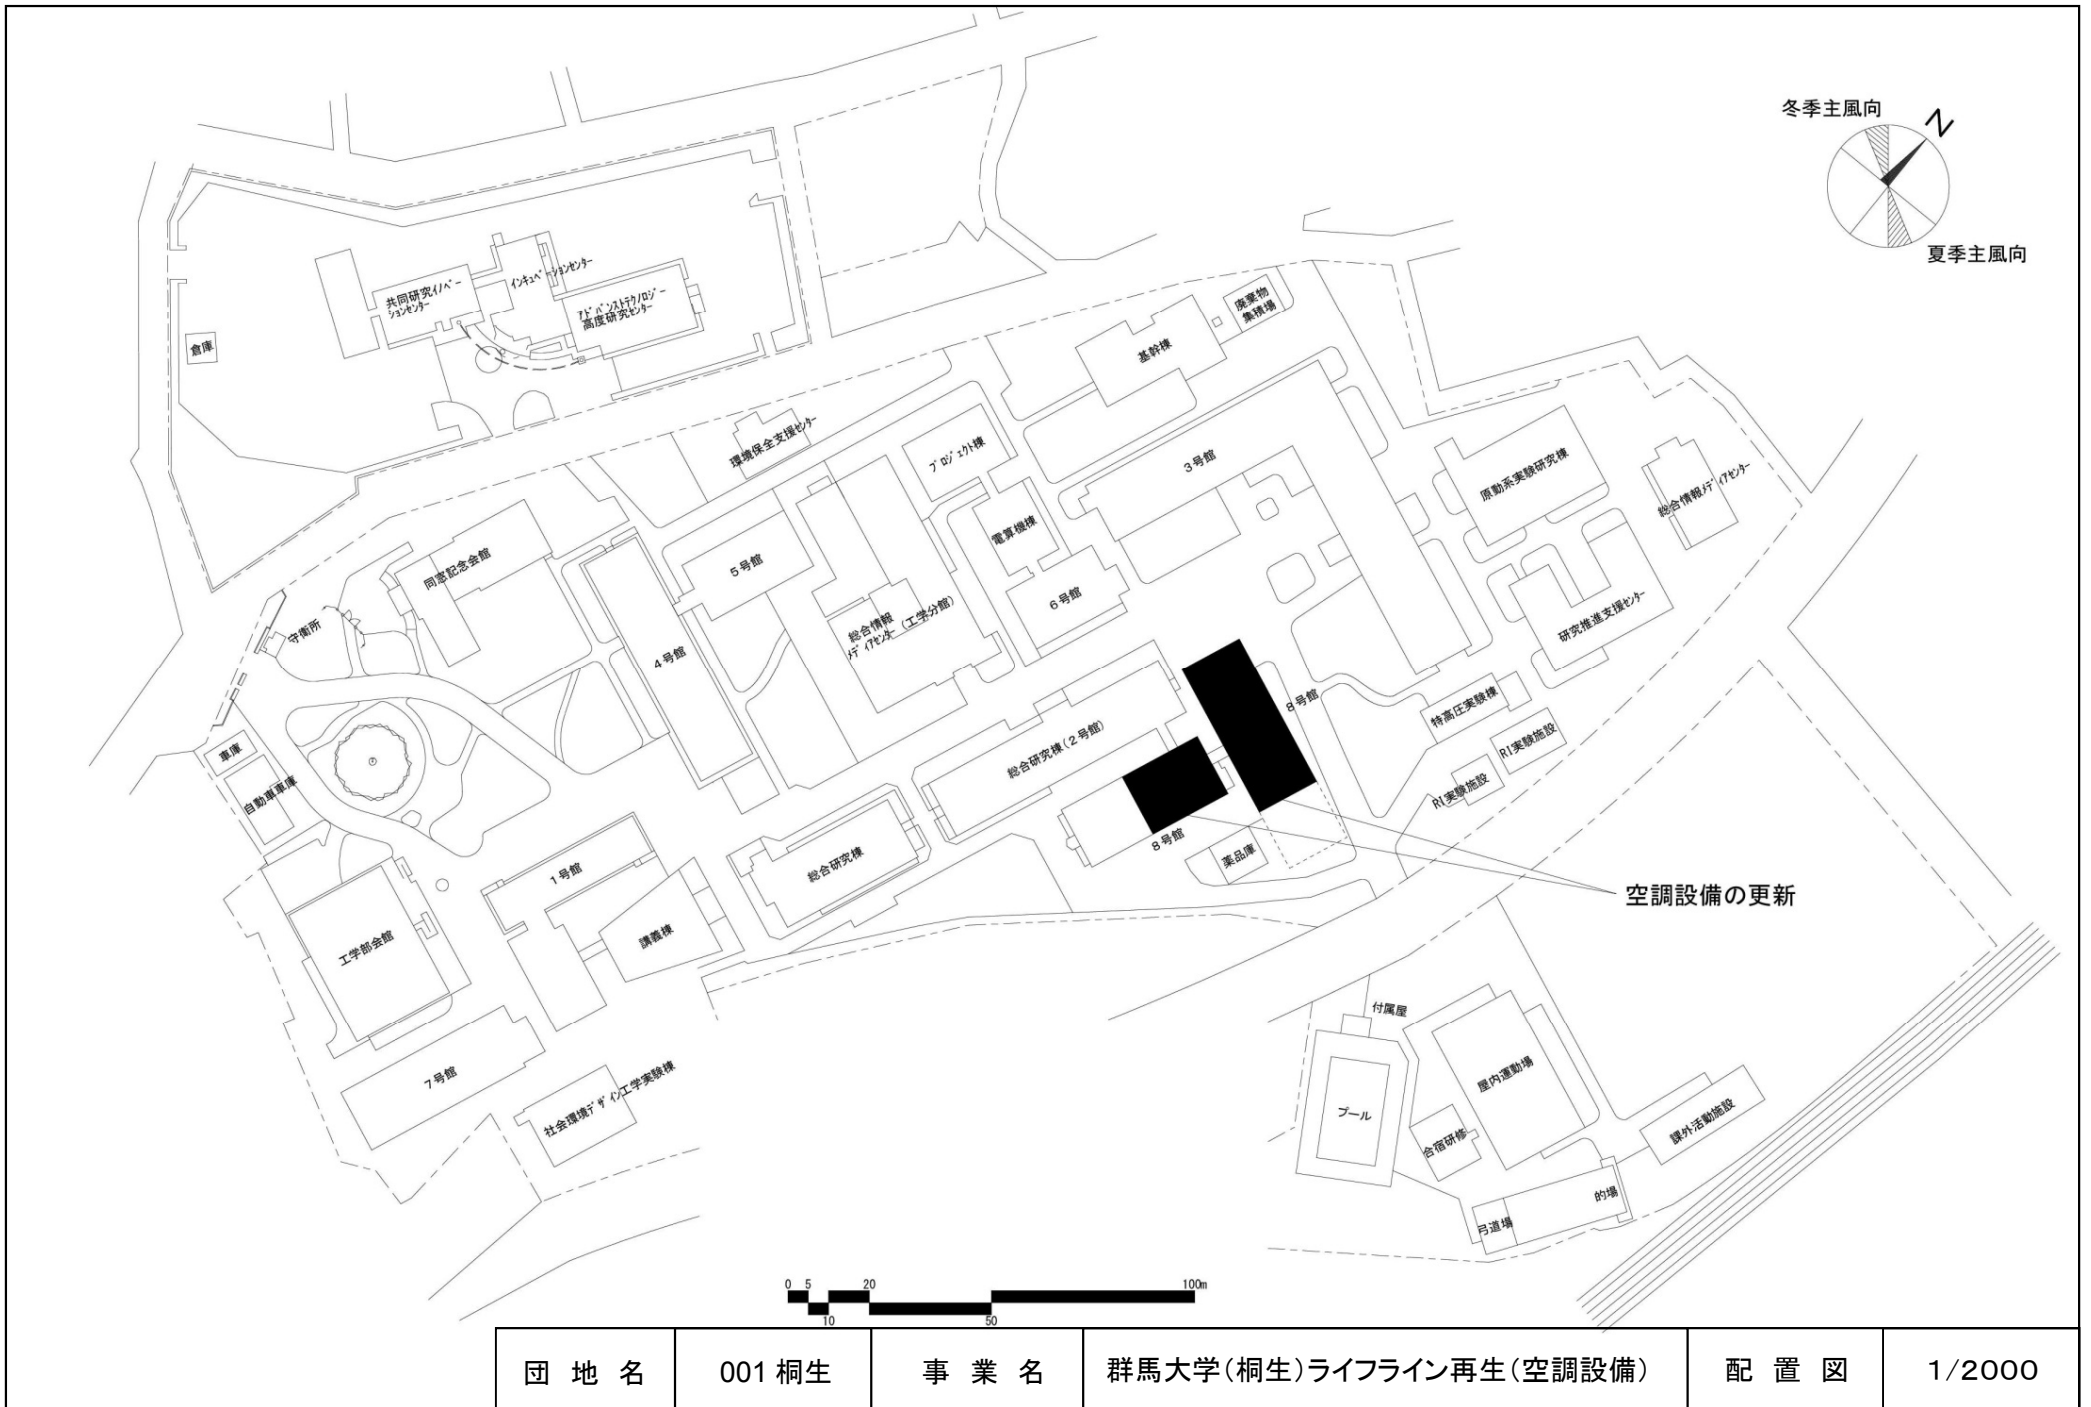


団地名	001 桐生	事業名	群馬大学(桐生)ライフライン再生(空調設備)	配置図	1/2000
-----	--------	-----	------------------------	-----	--------

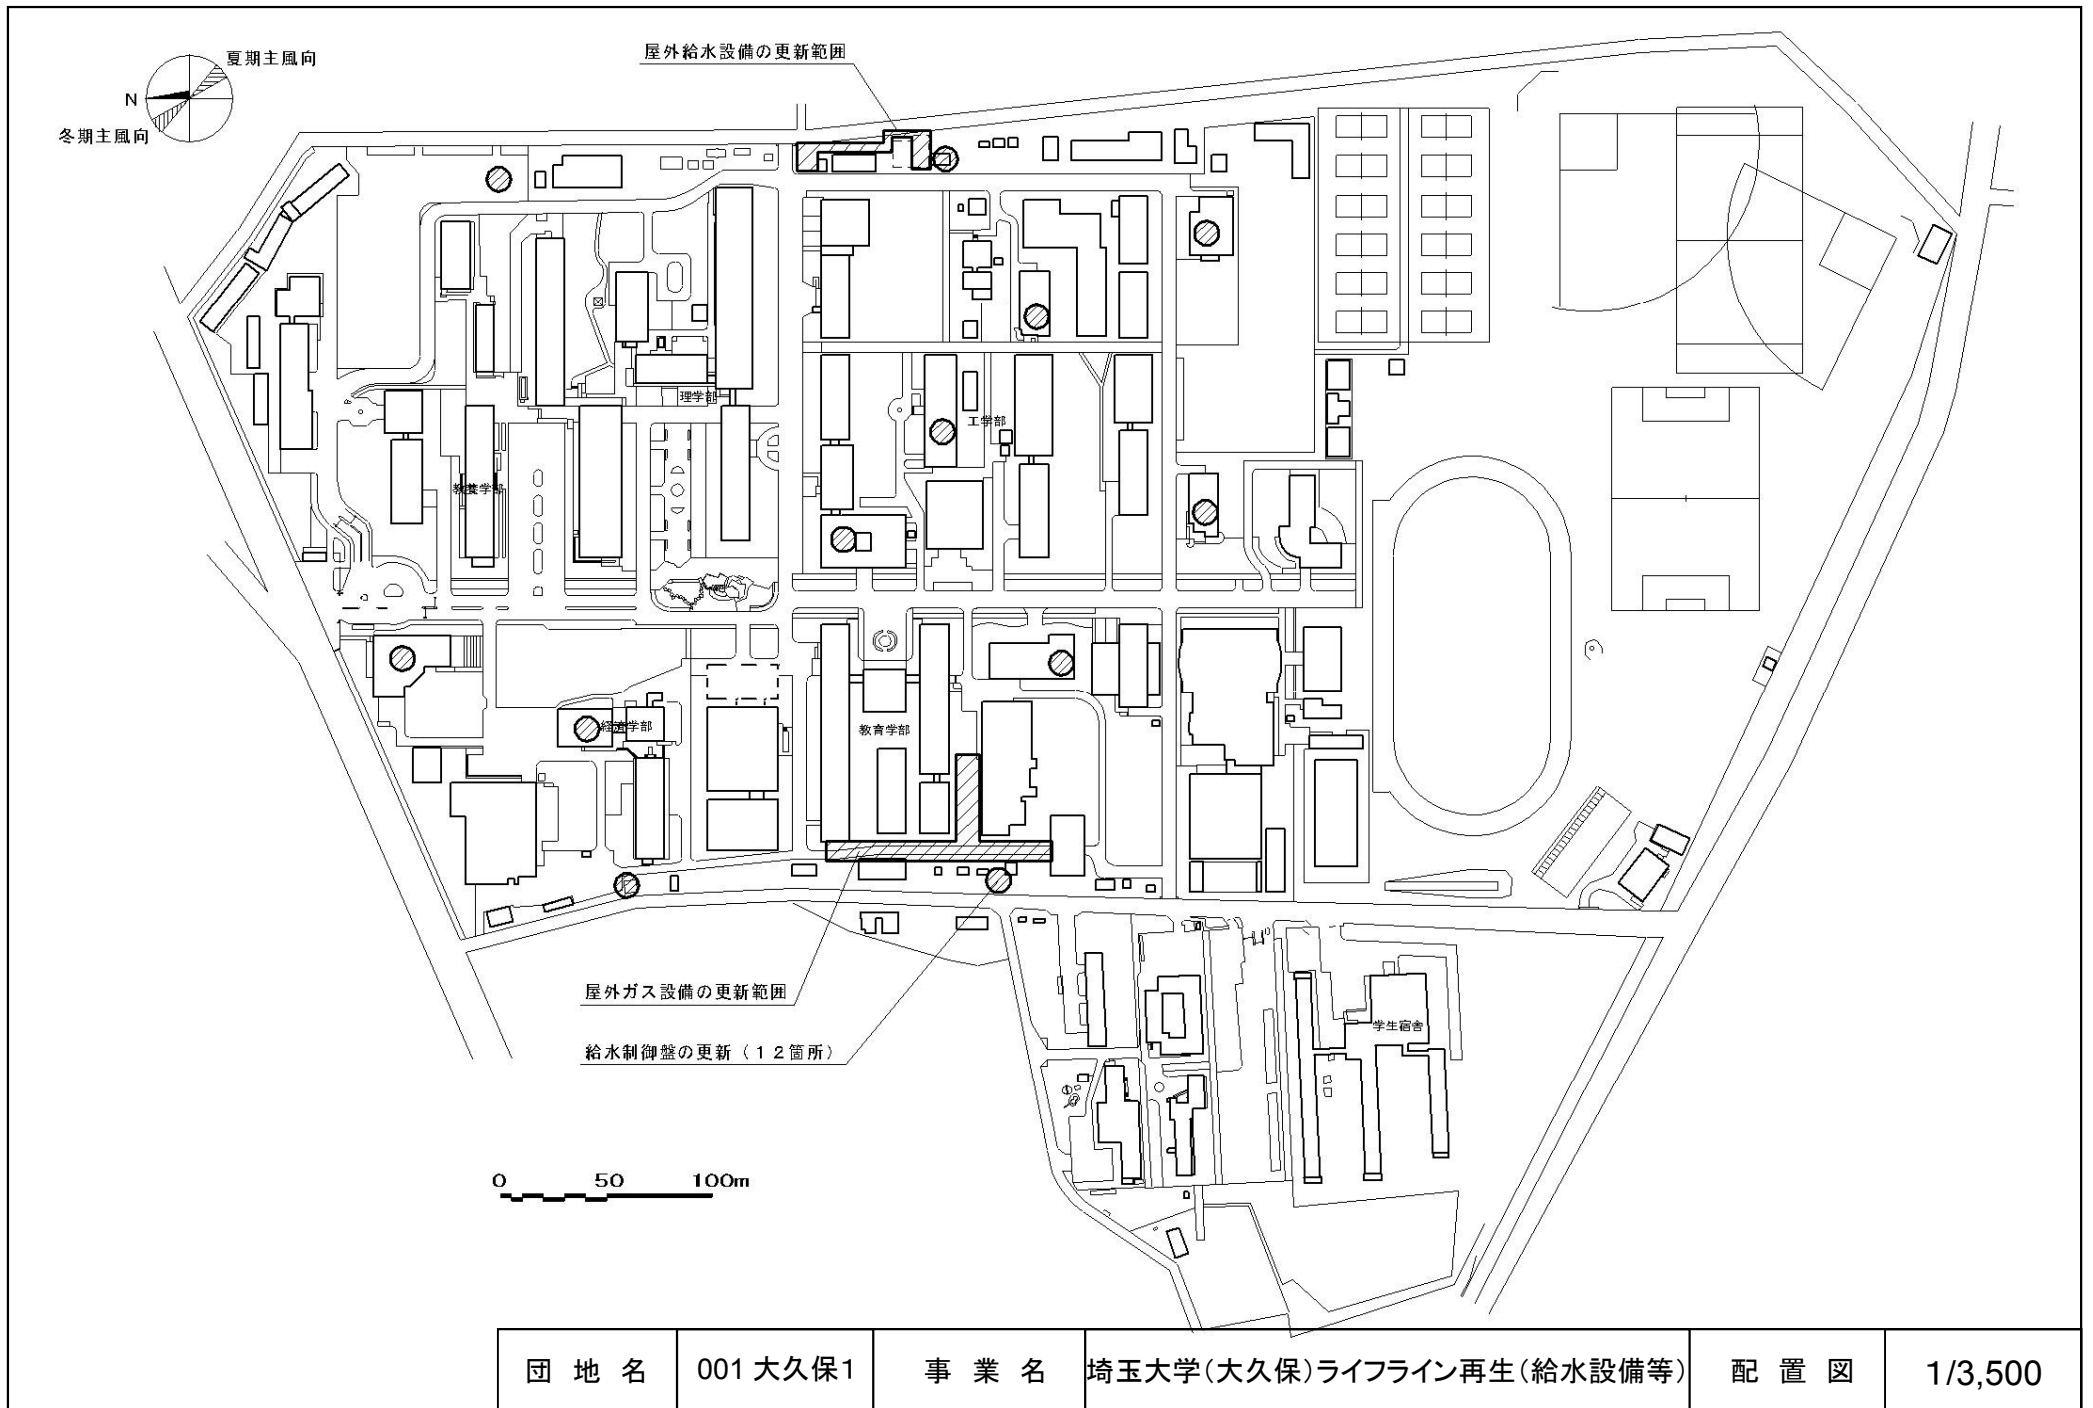

団地名	001 大久保1	事業名	埼玉大学(大久保)ライフライン再生(給水設備等)	配置図	1/3,500
-----	----------	-----	--------------------------	-----	---------

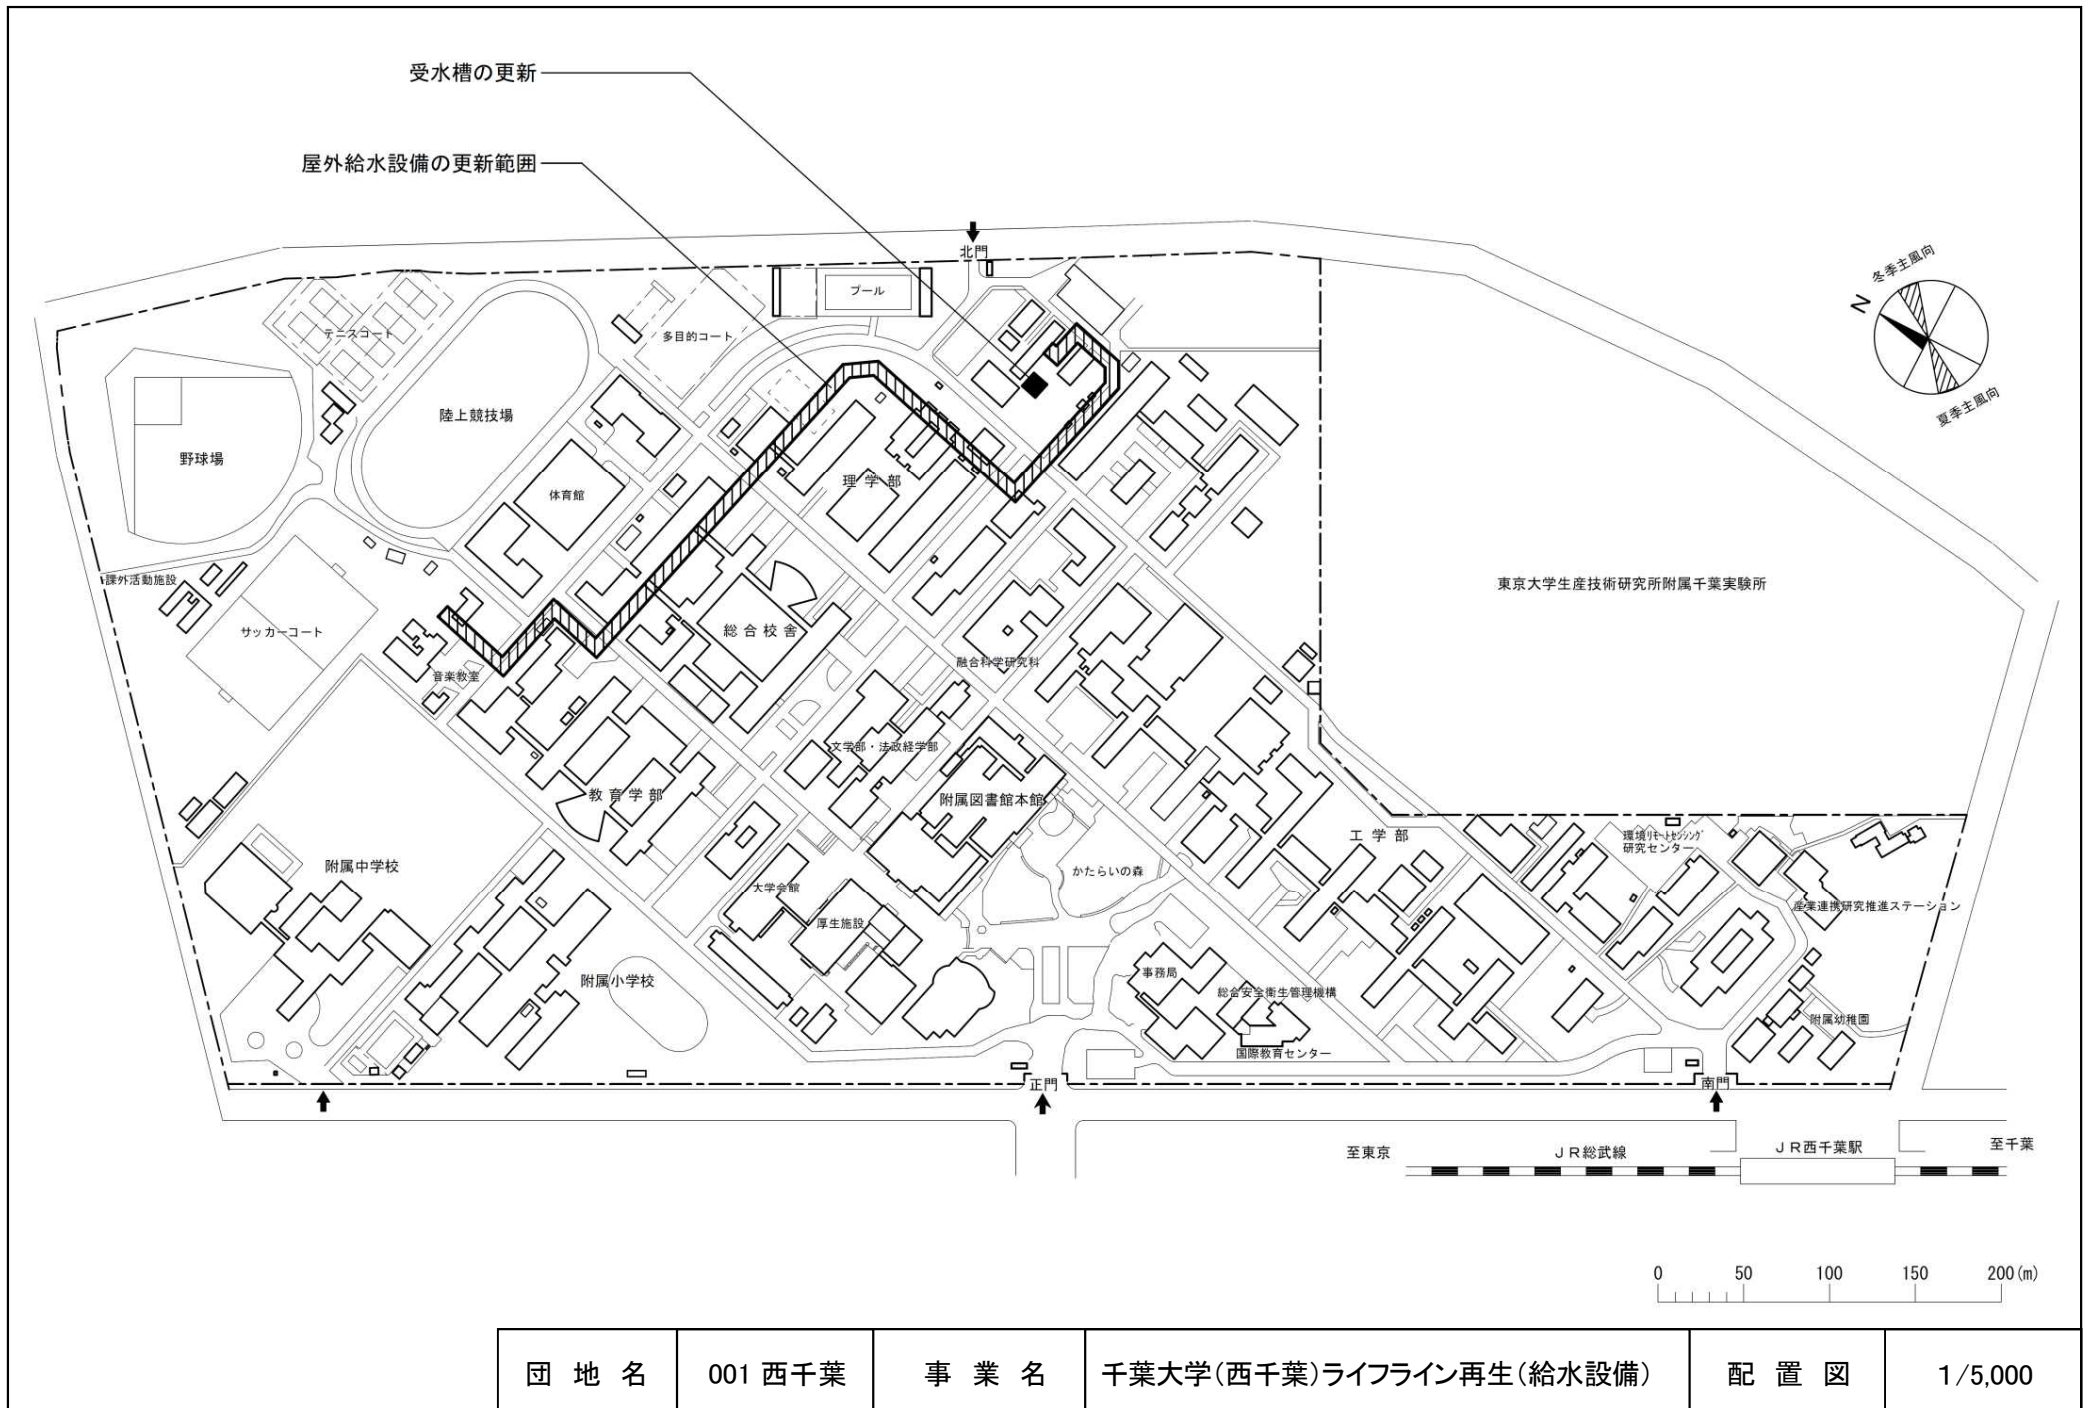


団地名	001 西千葉	事業名	千葉大学(西千葉)ライフライン再生(給水設備)	配置図	1/5,000
-----	---------	-----	-------------------------	-----	---------

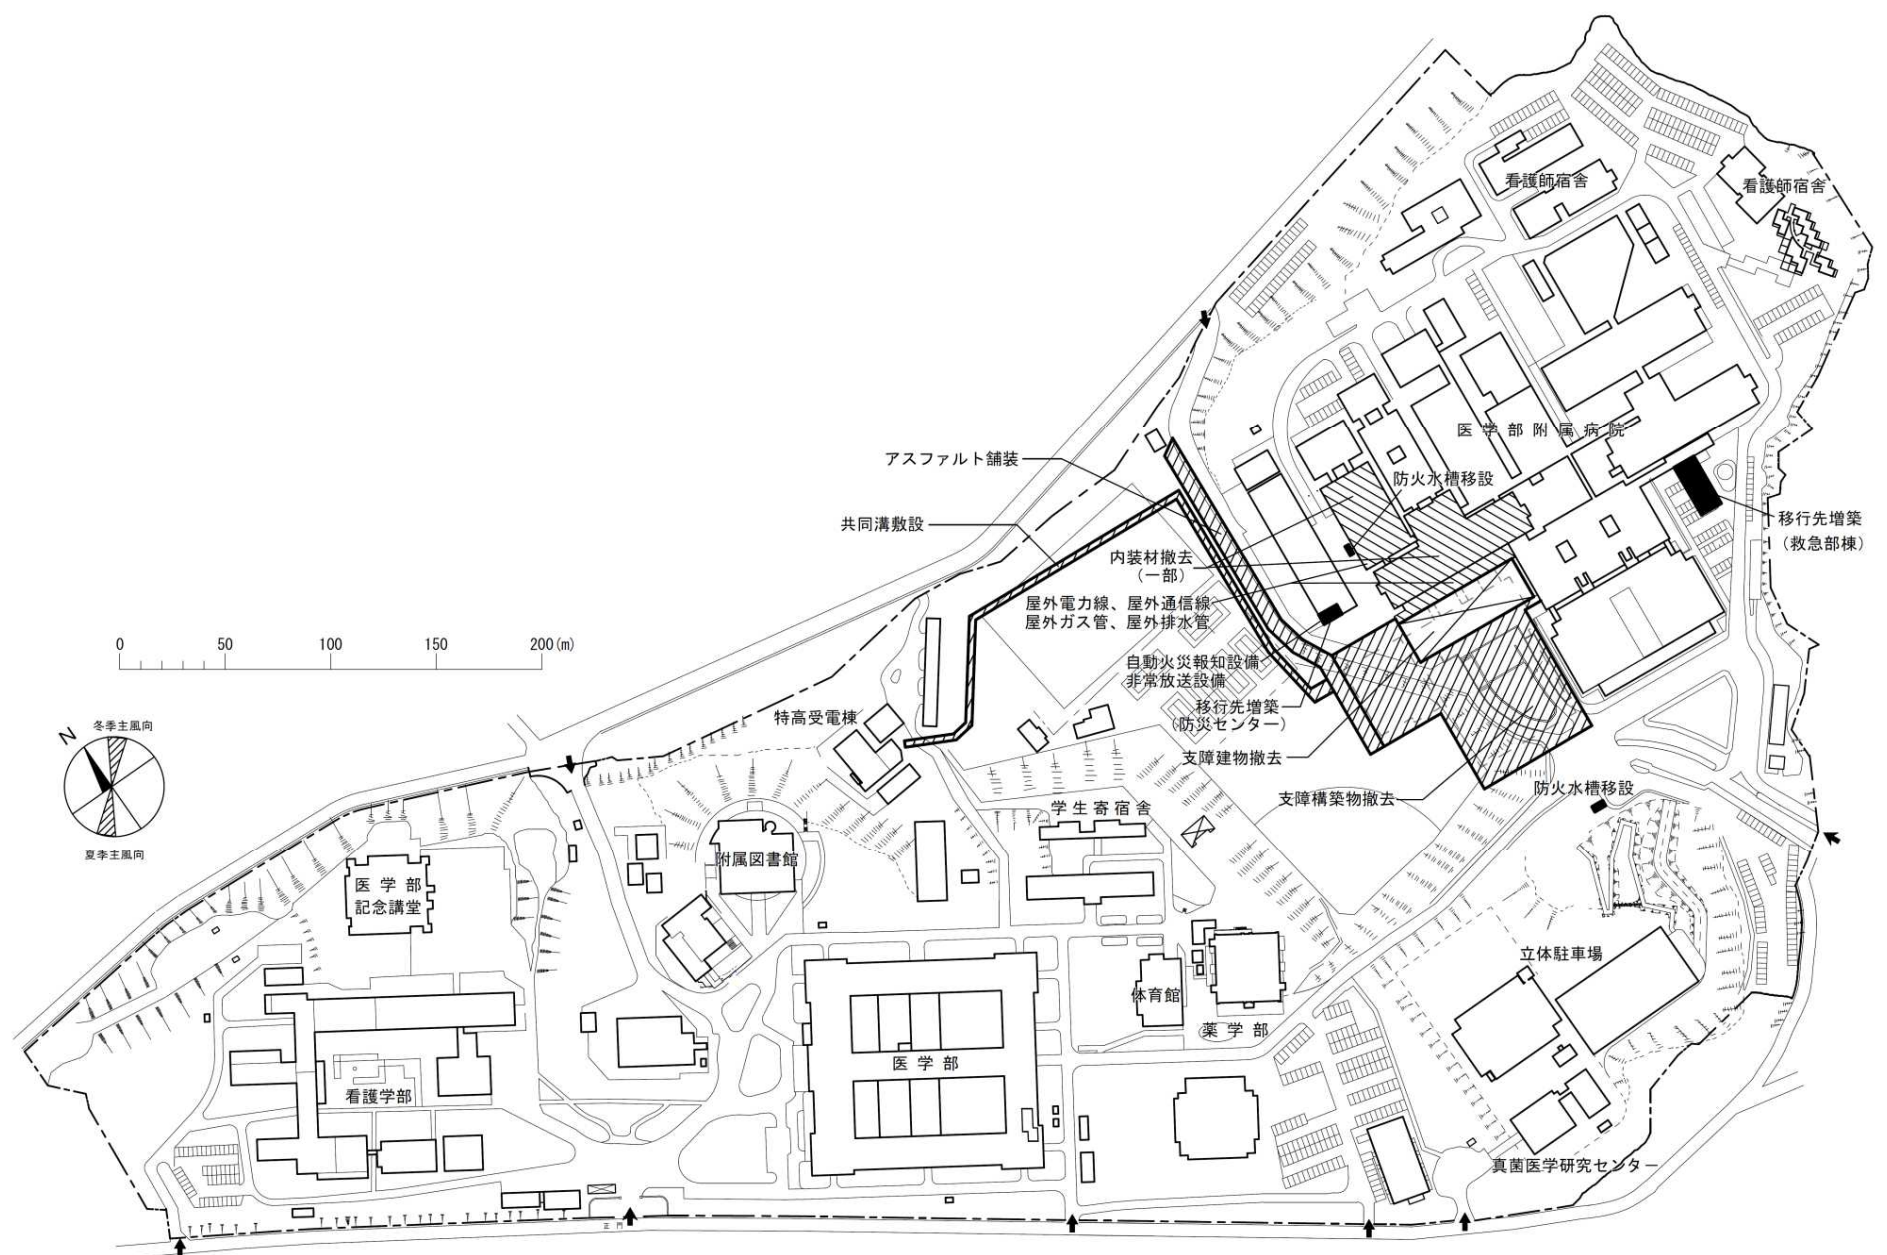


0 50 100 150 200 (m)



団地名	003 亥鼻	事業名	千葉大学(医病)基幹・環境整備(支障建物撤去等)	配置図	1/4,000
-----	--------	-----	--------------------------	-----	---------

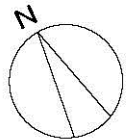


ユニット型フィルター 更新
パッケージ型空調和機 更新
電力ケーブル 敷設
低圧盤 改修

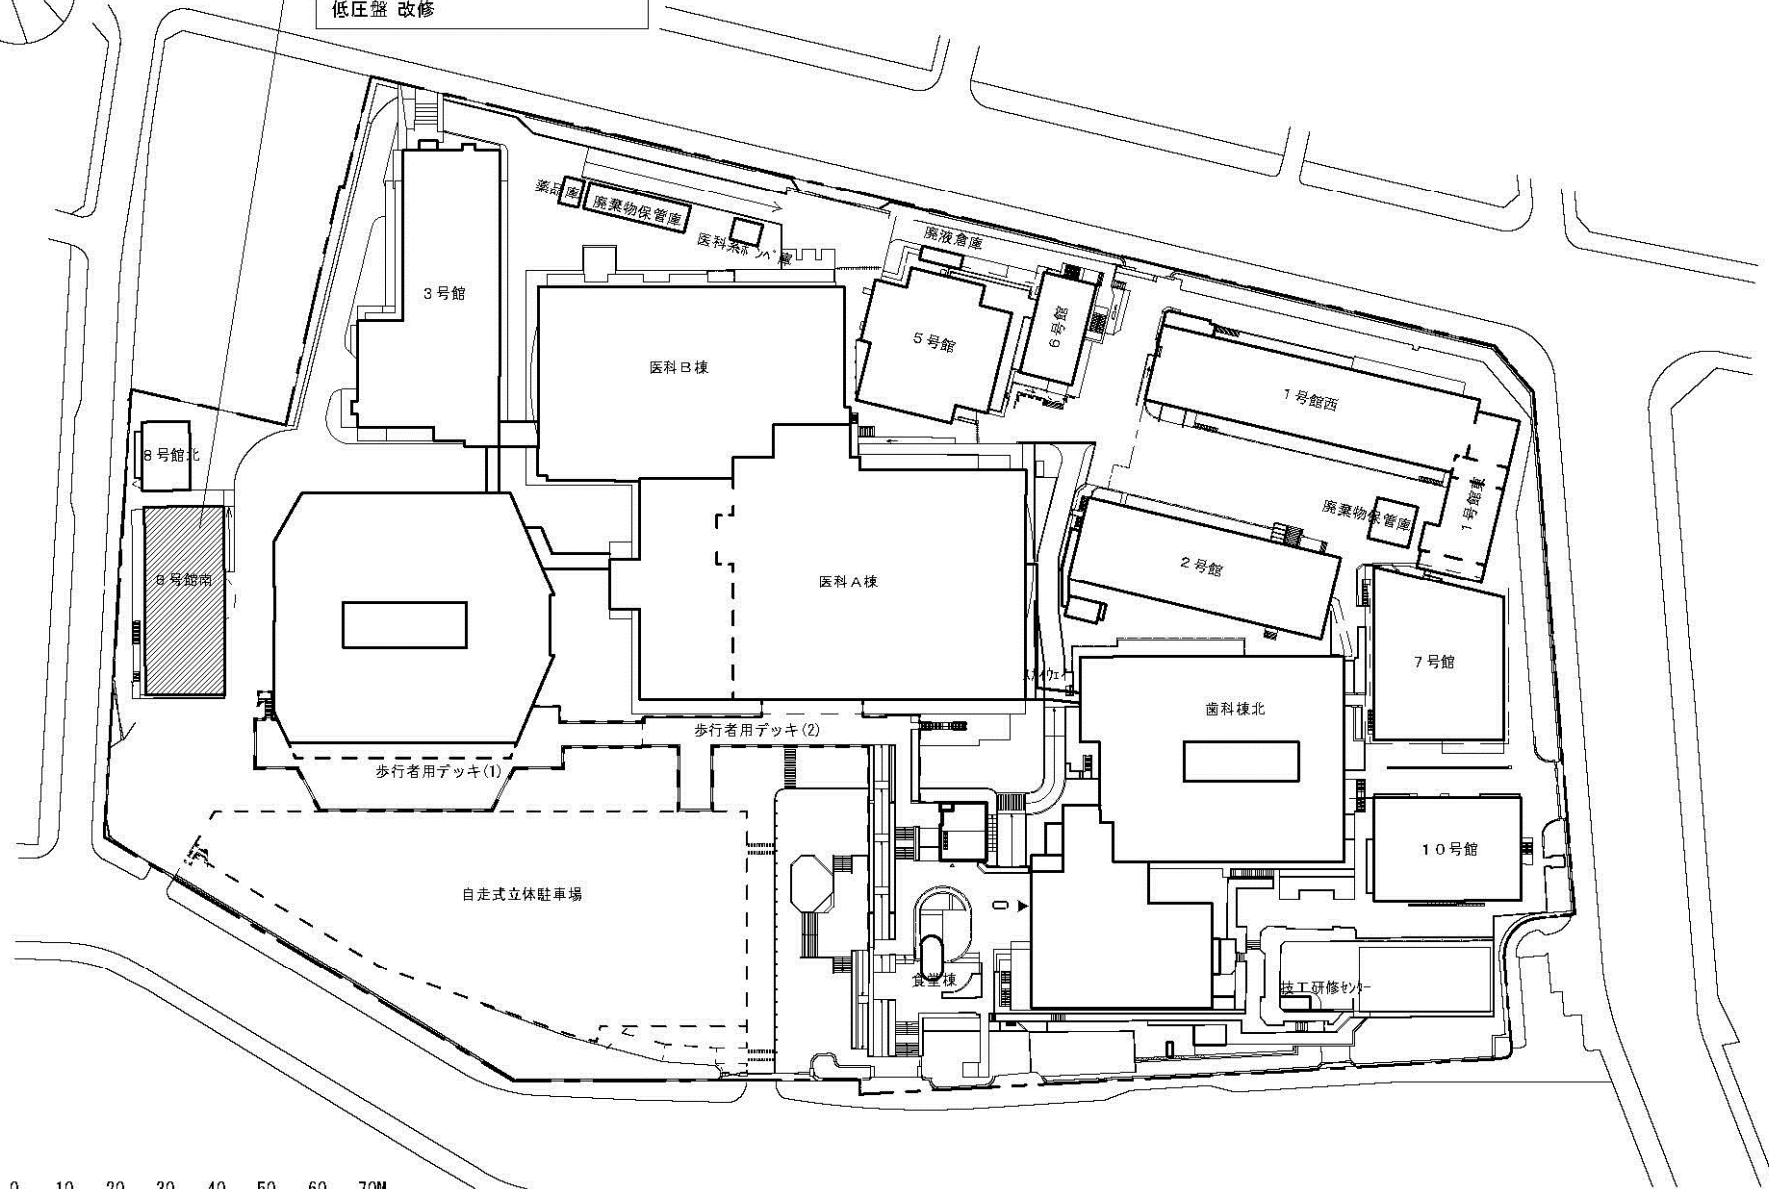


0 10 20 30 40 50 60 70M


団地名	001 湯島	事業名	東京医科歯科大学(湯島)ライフライン再生(空調設備)	配置図	1/1,500
-----	--------	-----	----------------------------	-----	---------

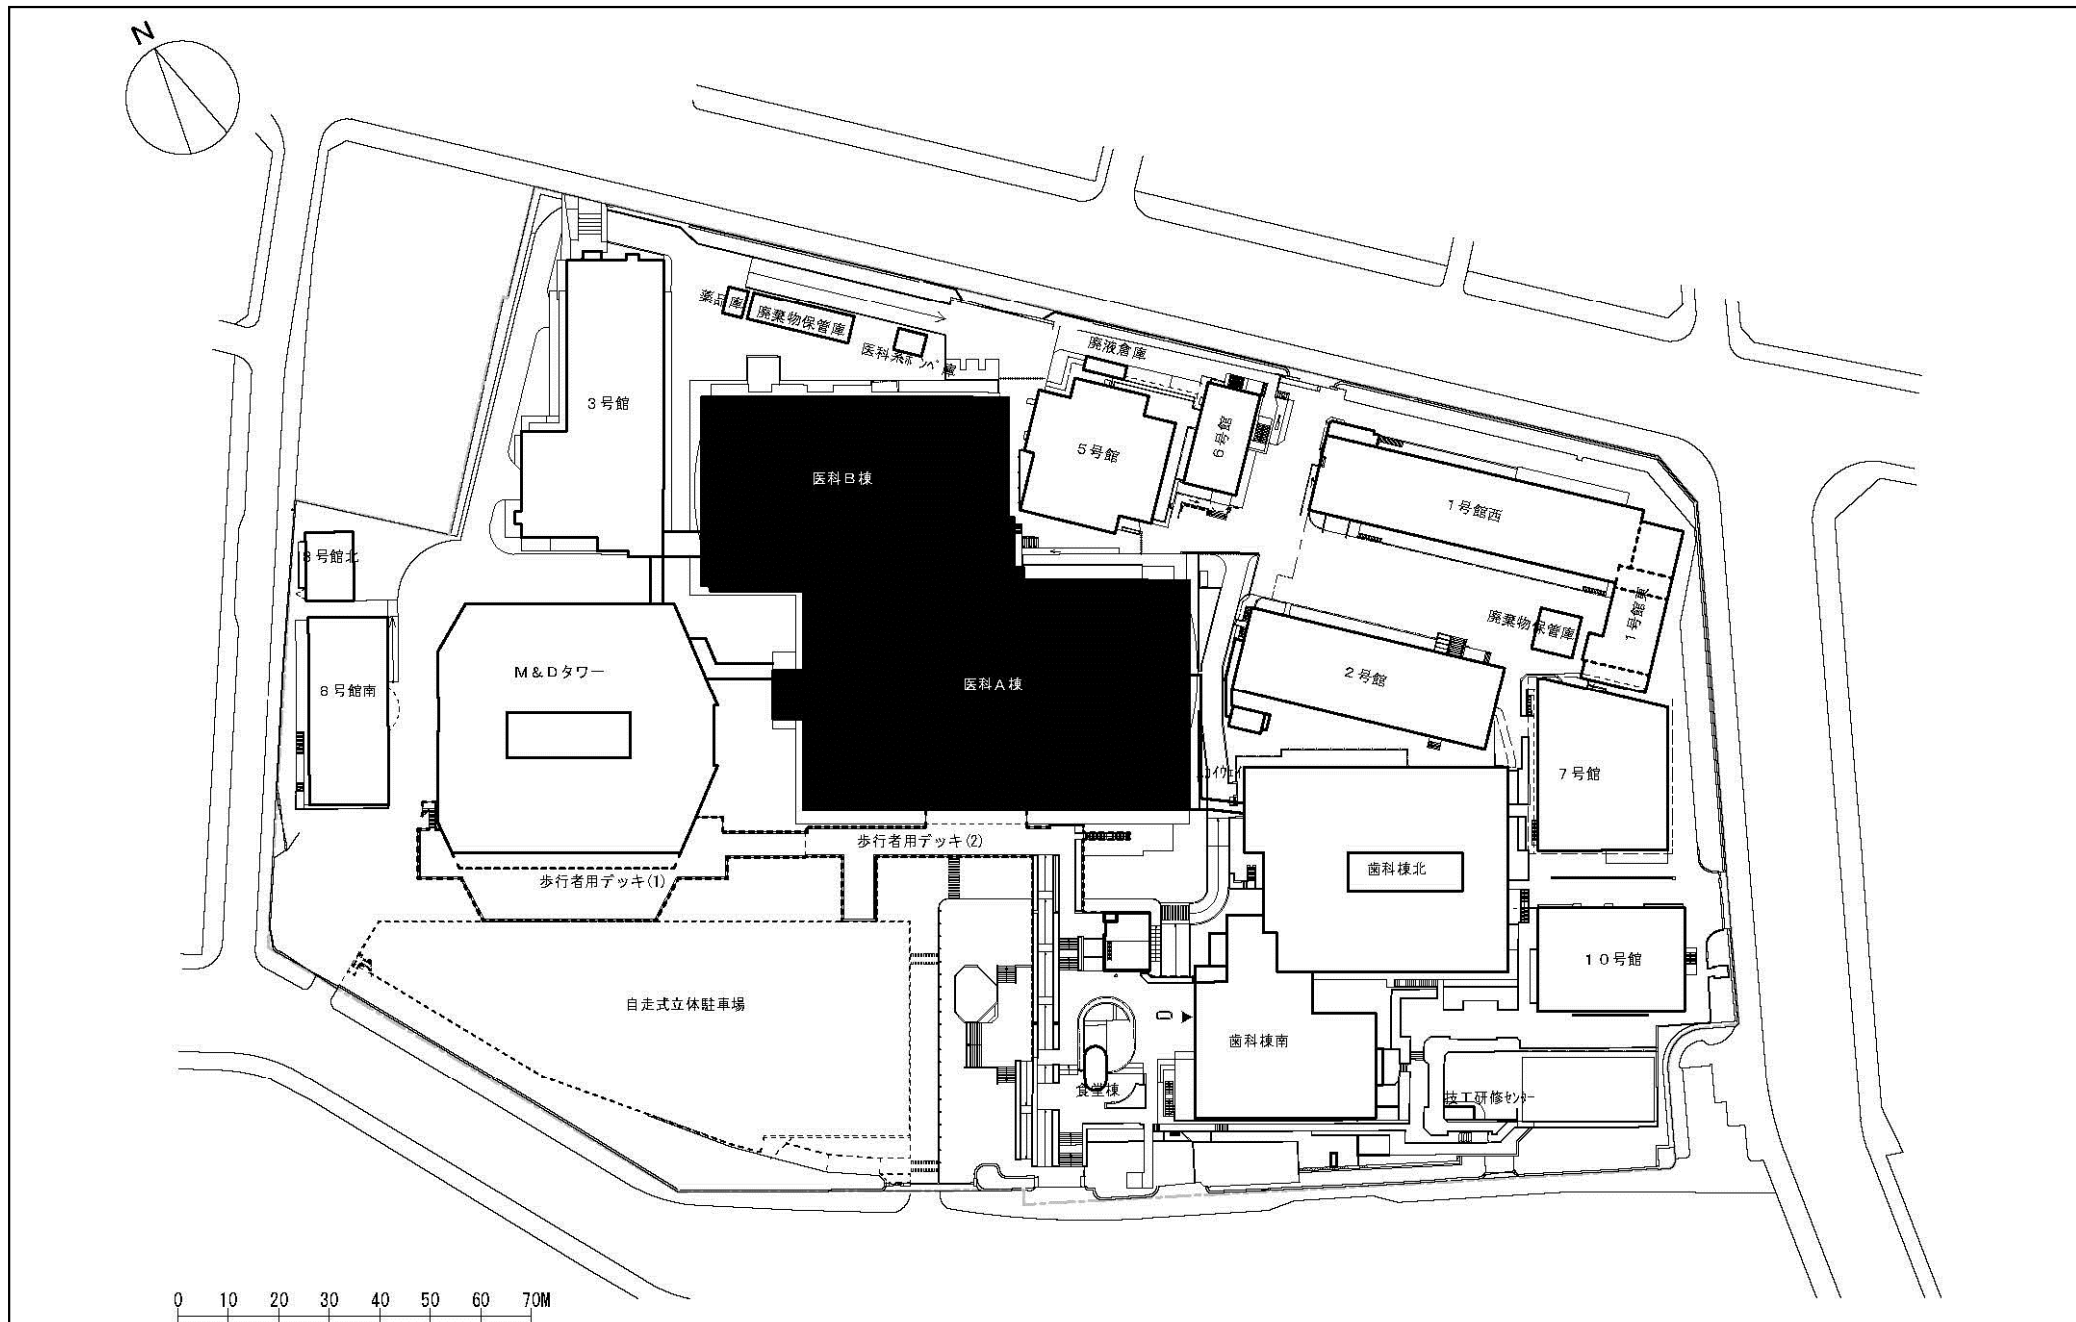



団地名	001湯島	事業名	東京医科歯科大学(医病)病棟等改修	配置図	1/1,500
-----	-------	-----	-------------------	-----	---------

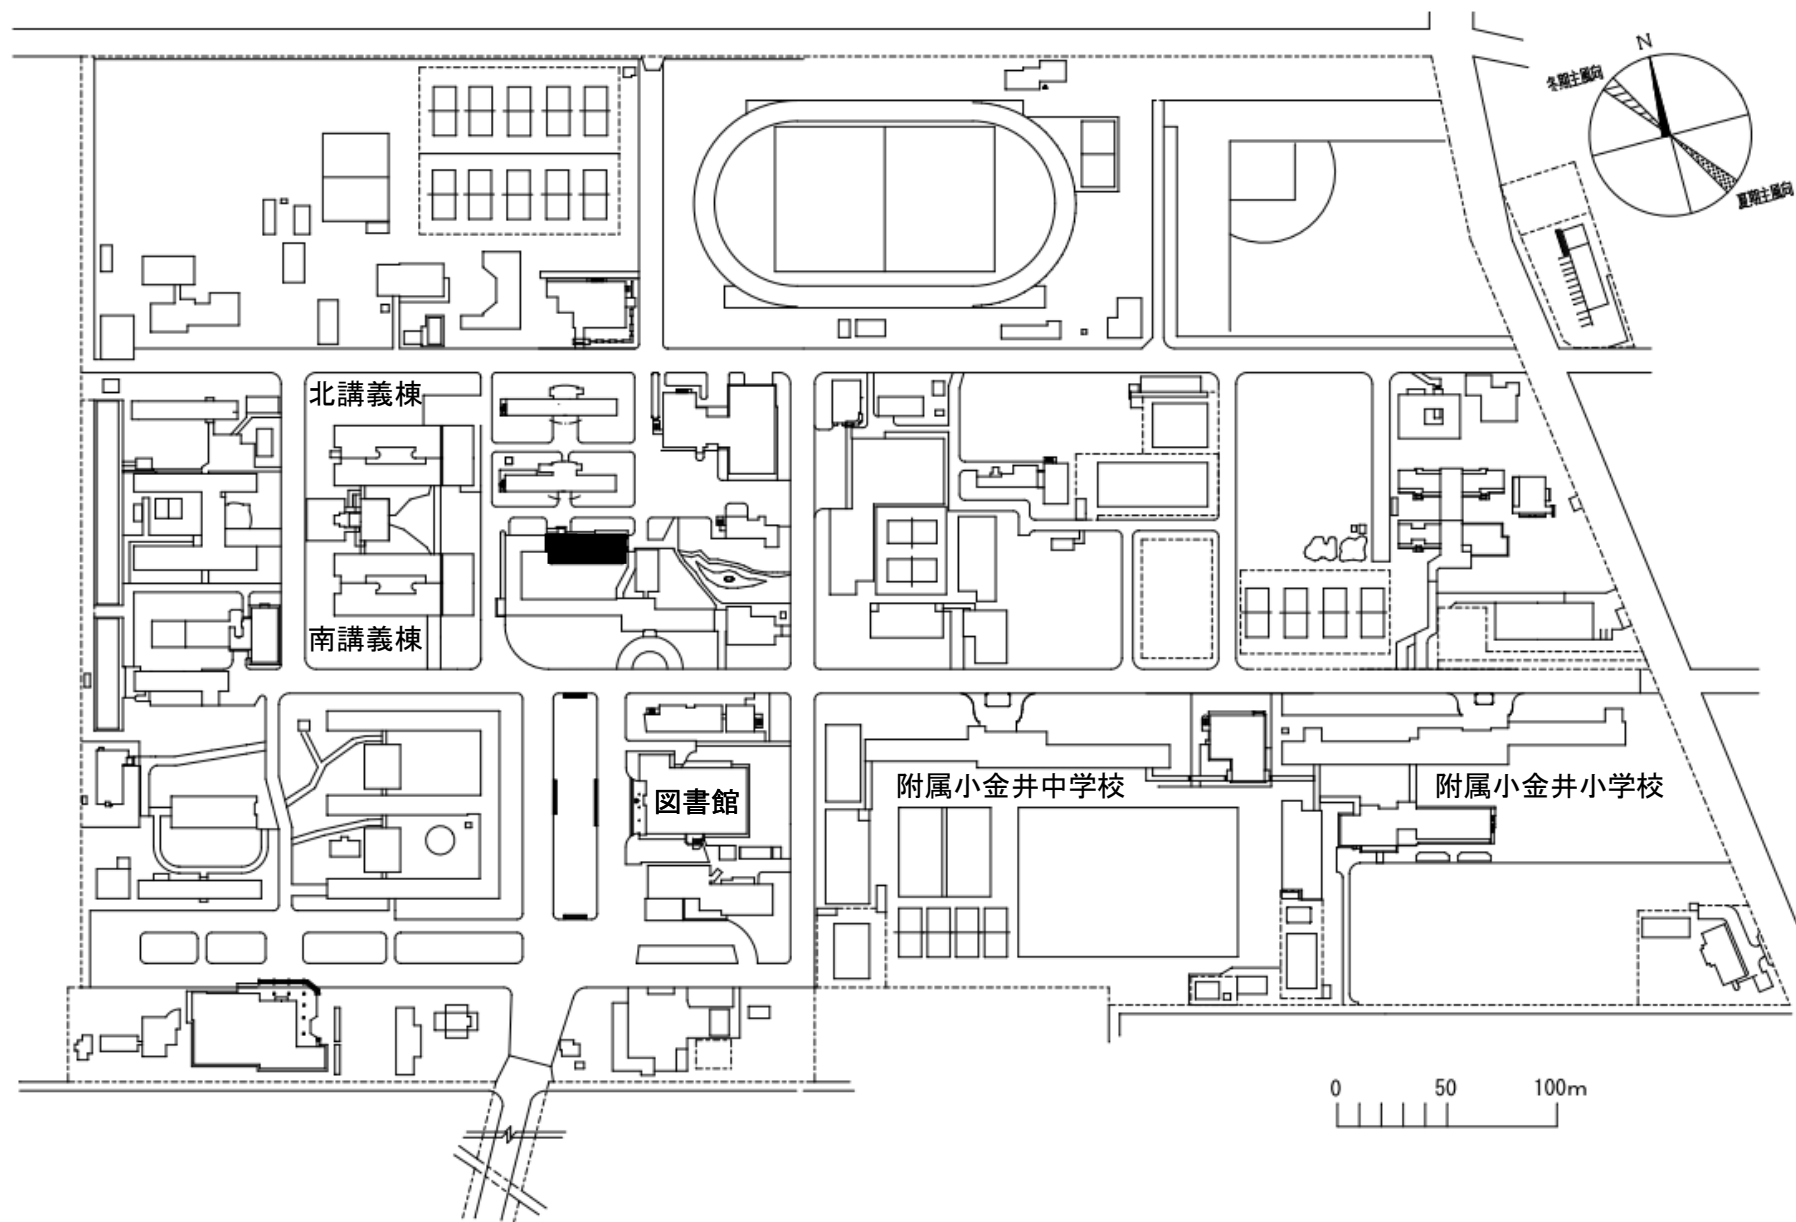


団地名	001 小金井	事業名	東京学芸大学(小金井)総合研究棟改修 (人文社会系)	配置図	1/3000
-----	---------	-----	-------------------------------	-----	--------

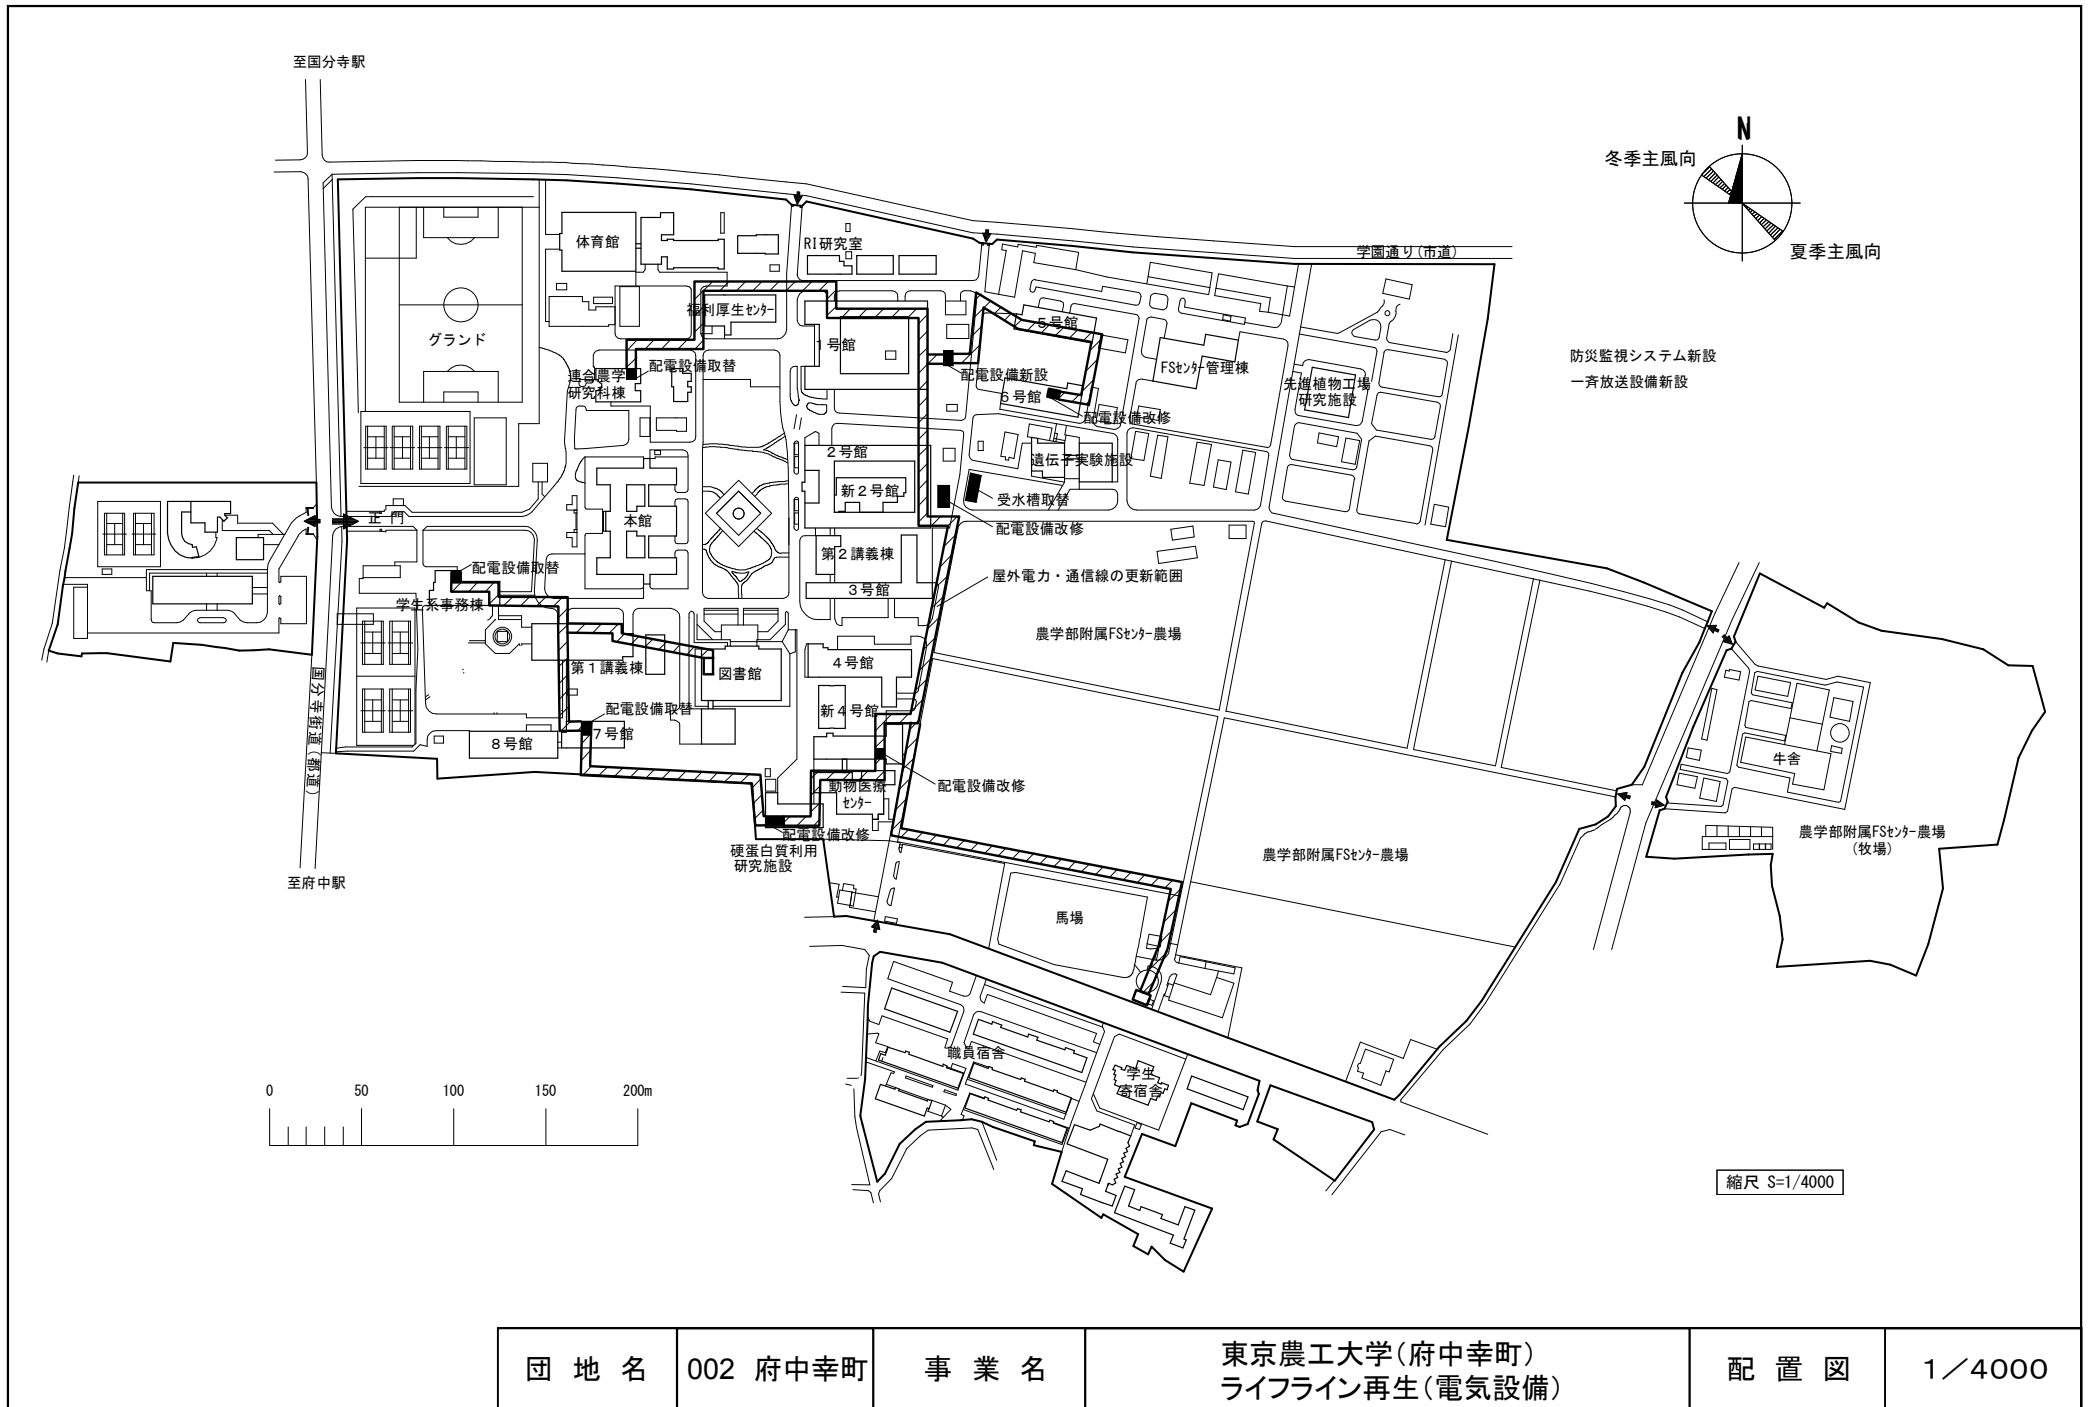


団地名	002 府中幸町	事業名	東京農工大学(府中幸町) ライフライン再生(電気設備)	配置図	1/4000
-----	----------	-----	--------------------------------	-----	--------

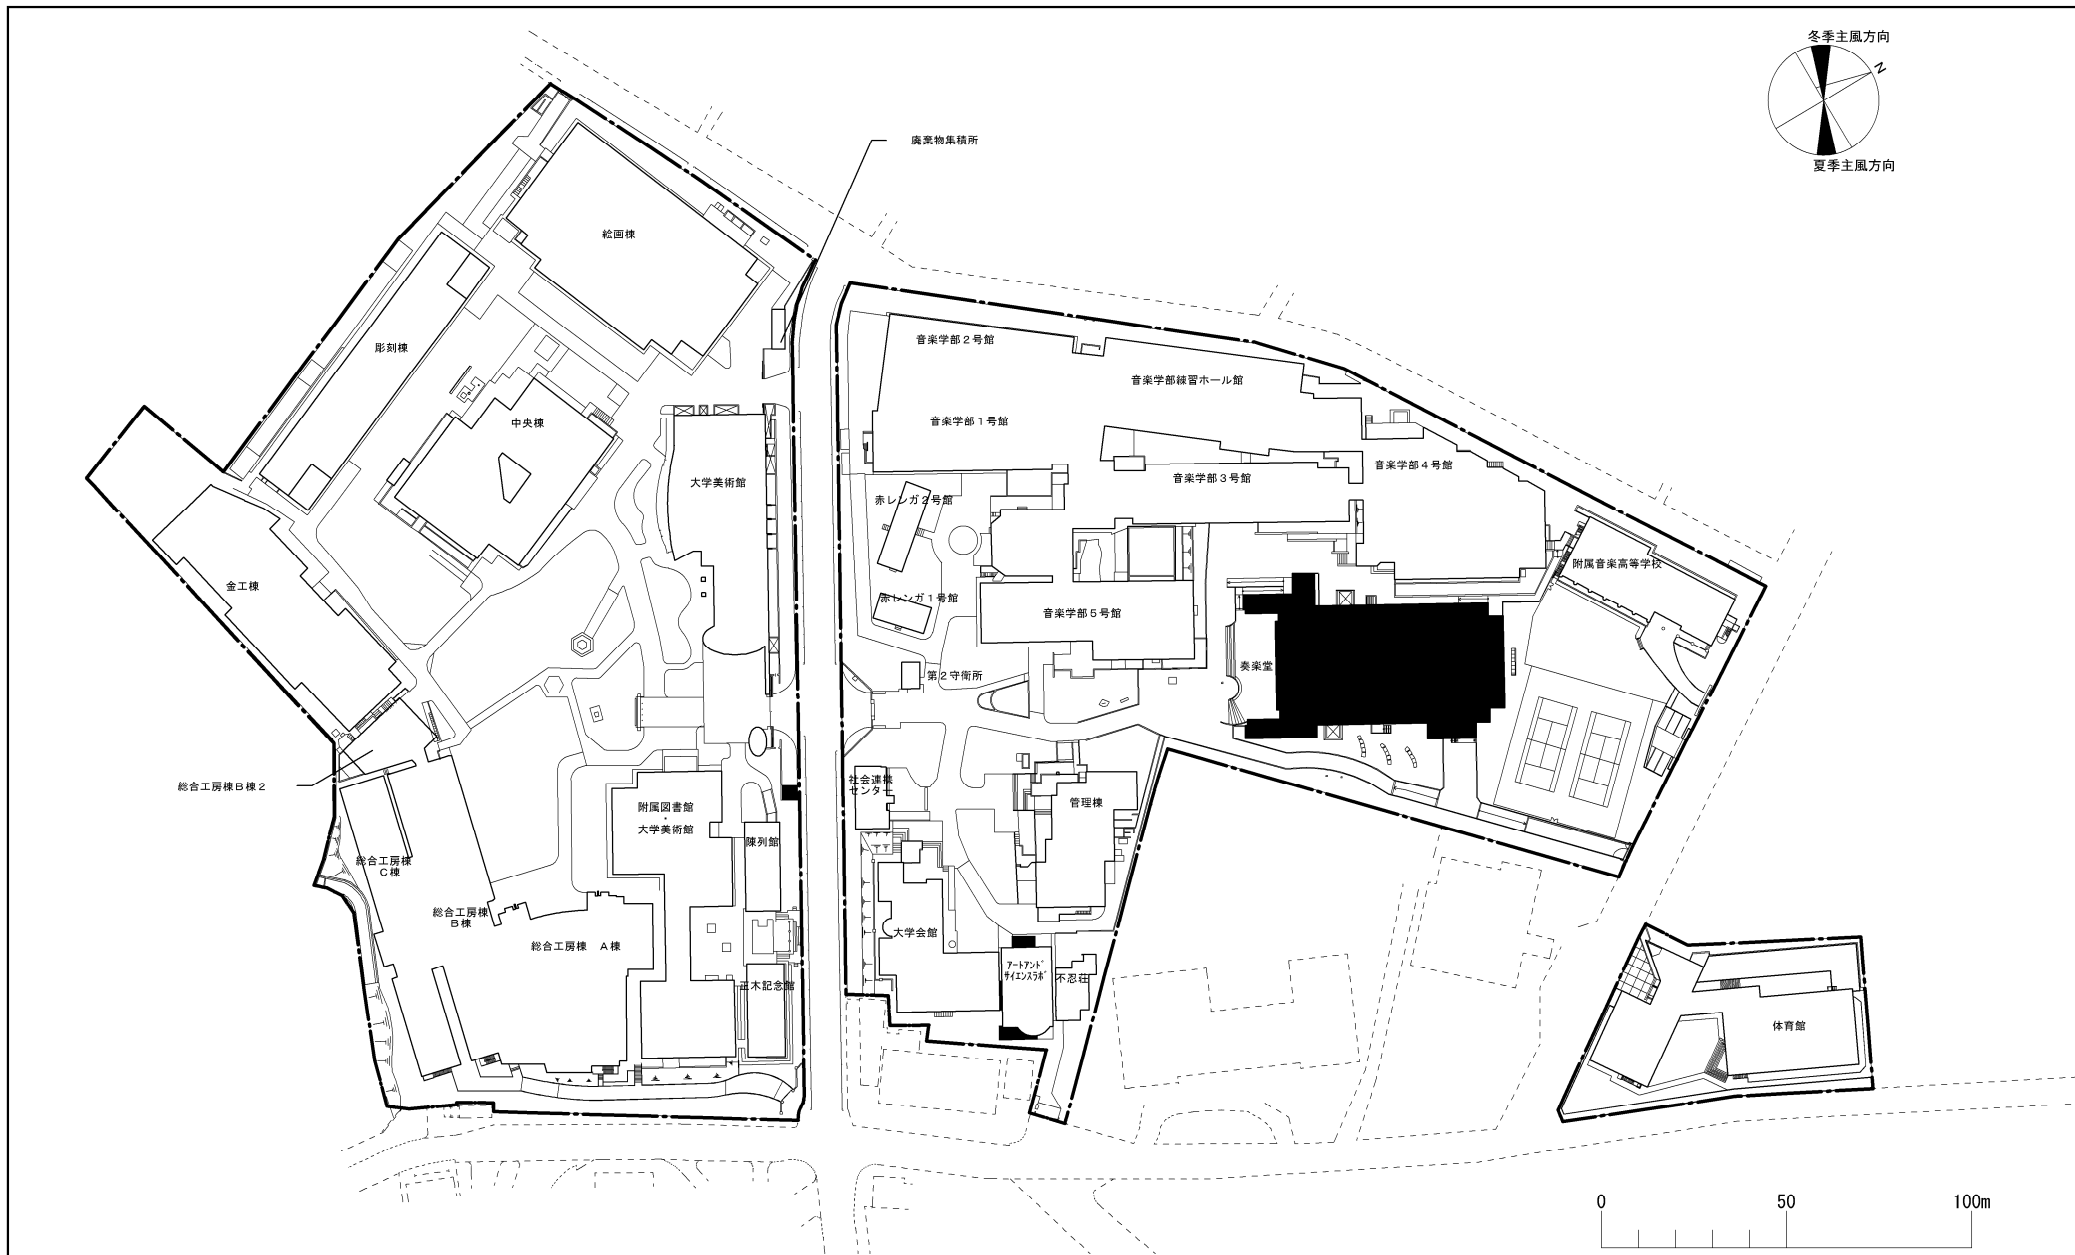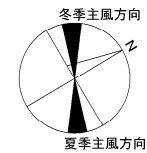


団地名	001上野	事業名	東京芸術大学(上野)講堂耐震改修	配置図	1/2000
-----	-------	-----	------------------	-----	--------

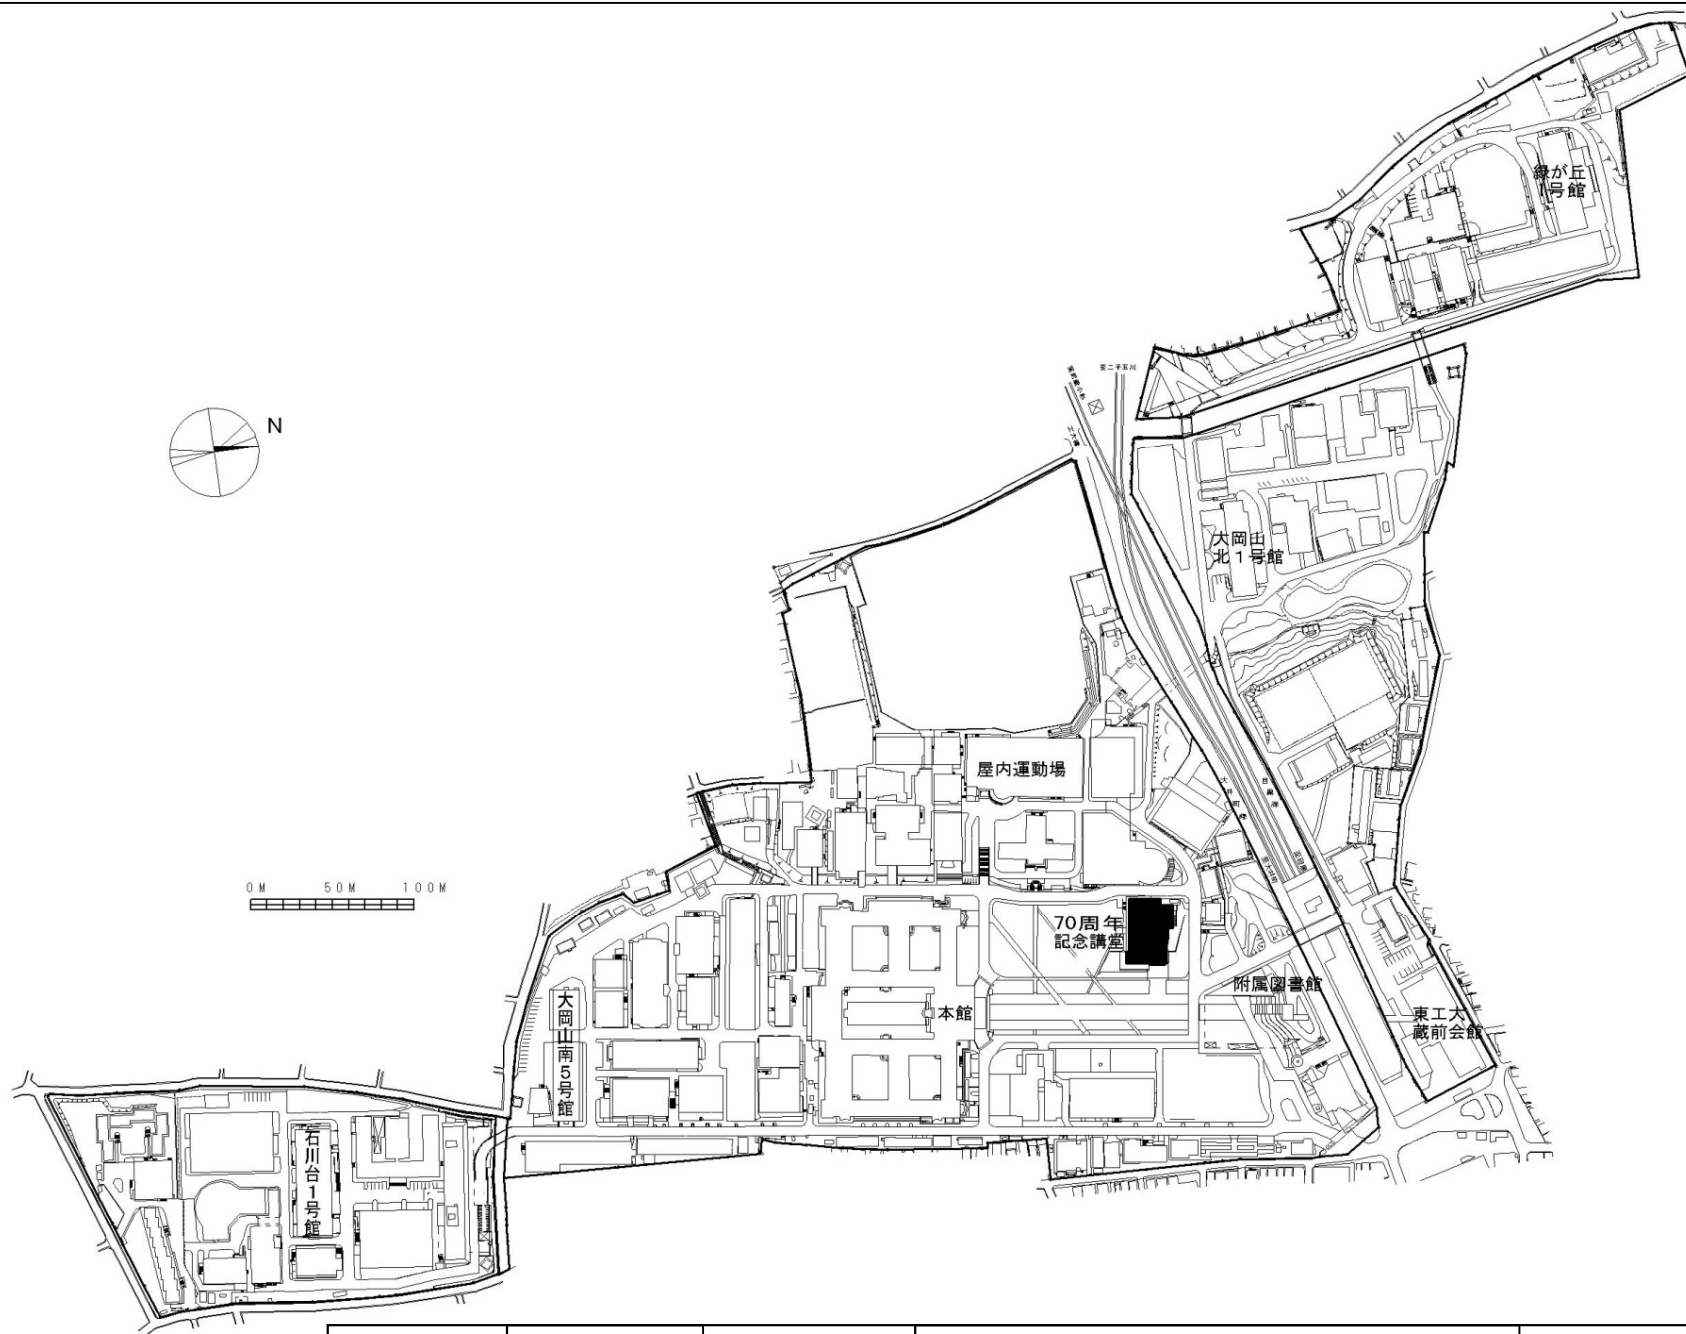


団地名	001 大岡山	事業名	東京工業大学(大岡山)講堂耐震改修	配置図	1/5000
-----	---------	-----	-------------------	-----	--------

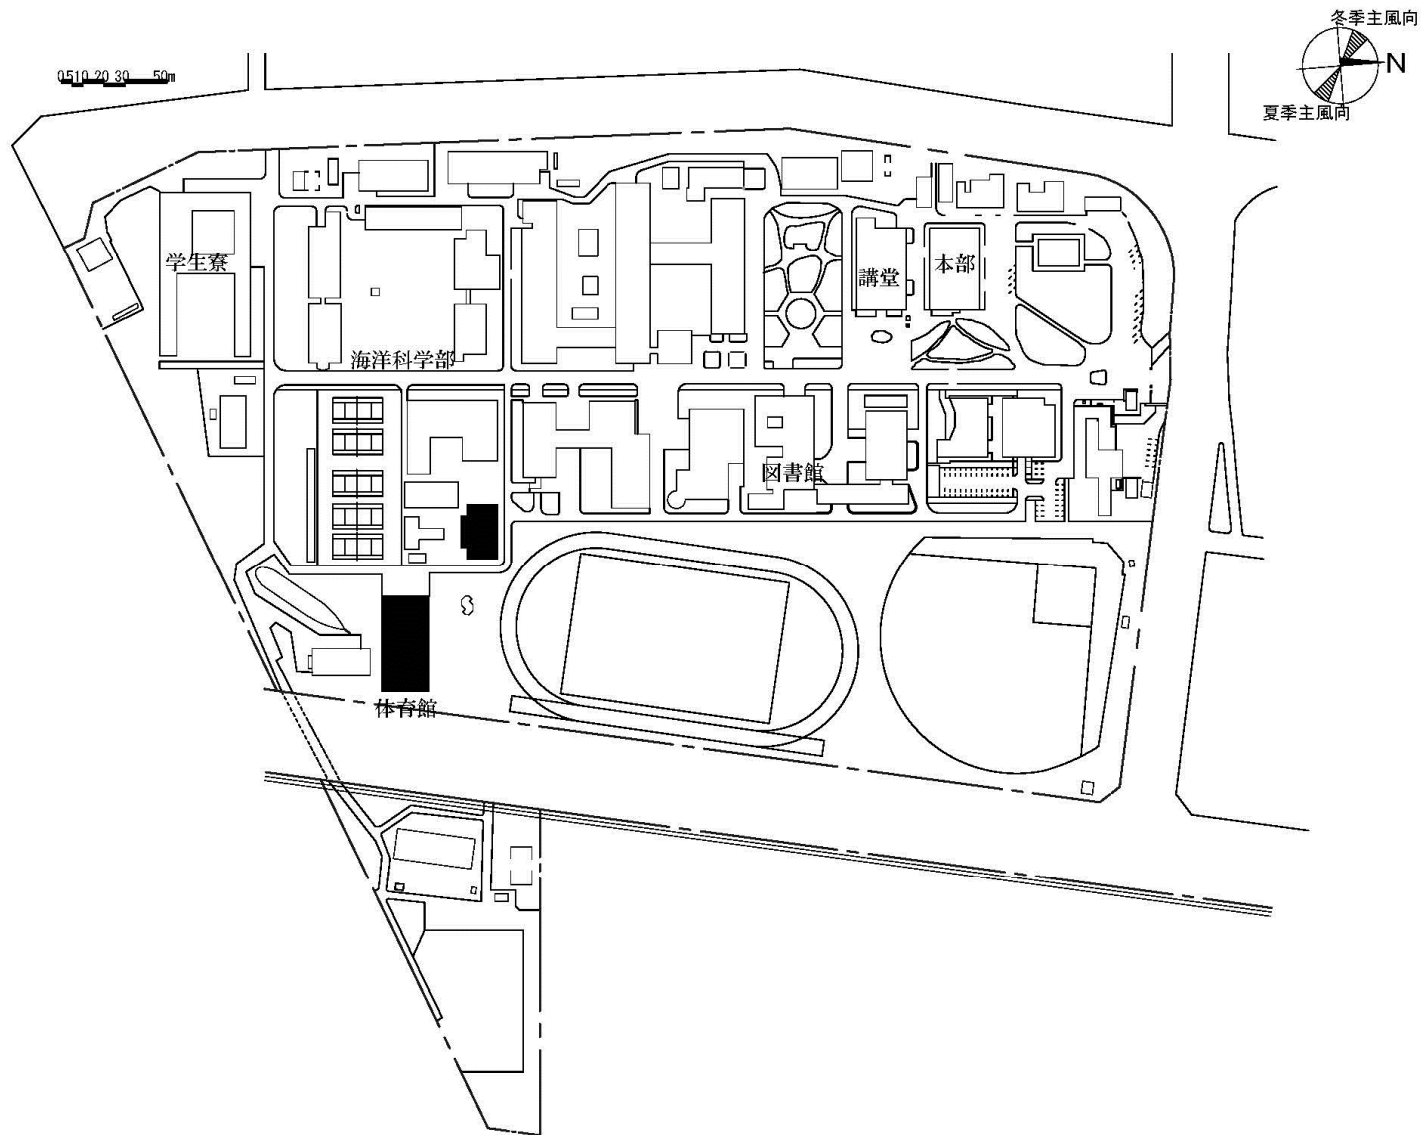




団地名	001 品川	事業名	東京海洋大学(品川)屋内運動場等耐震改修	配置図	1/4000
-----	--------	-----	----------------------	-----	--------

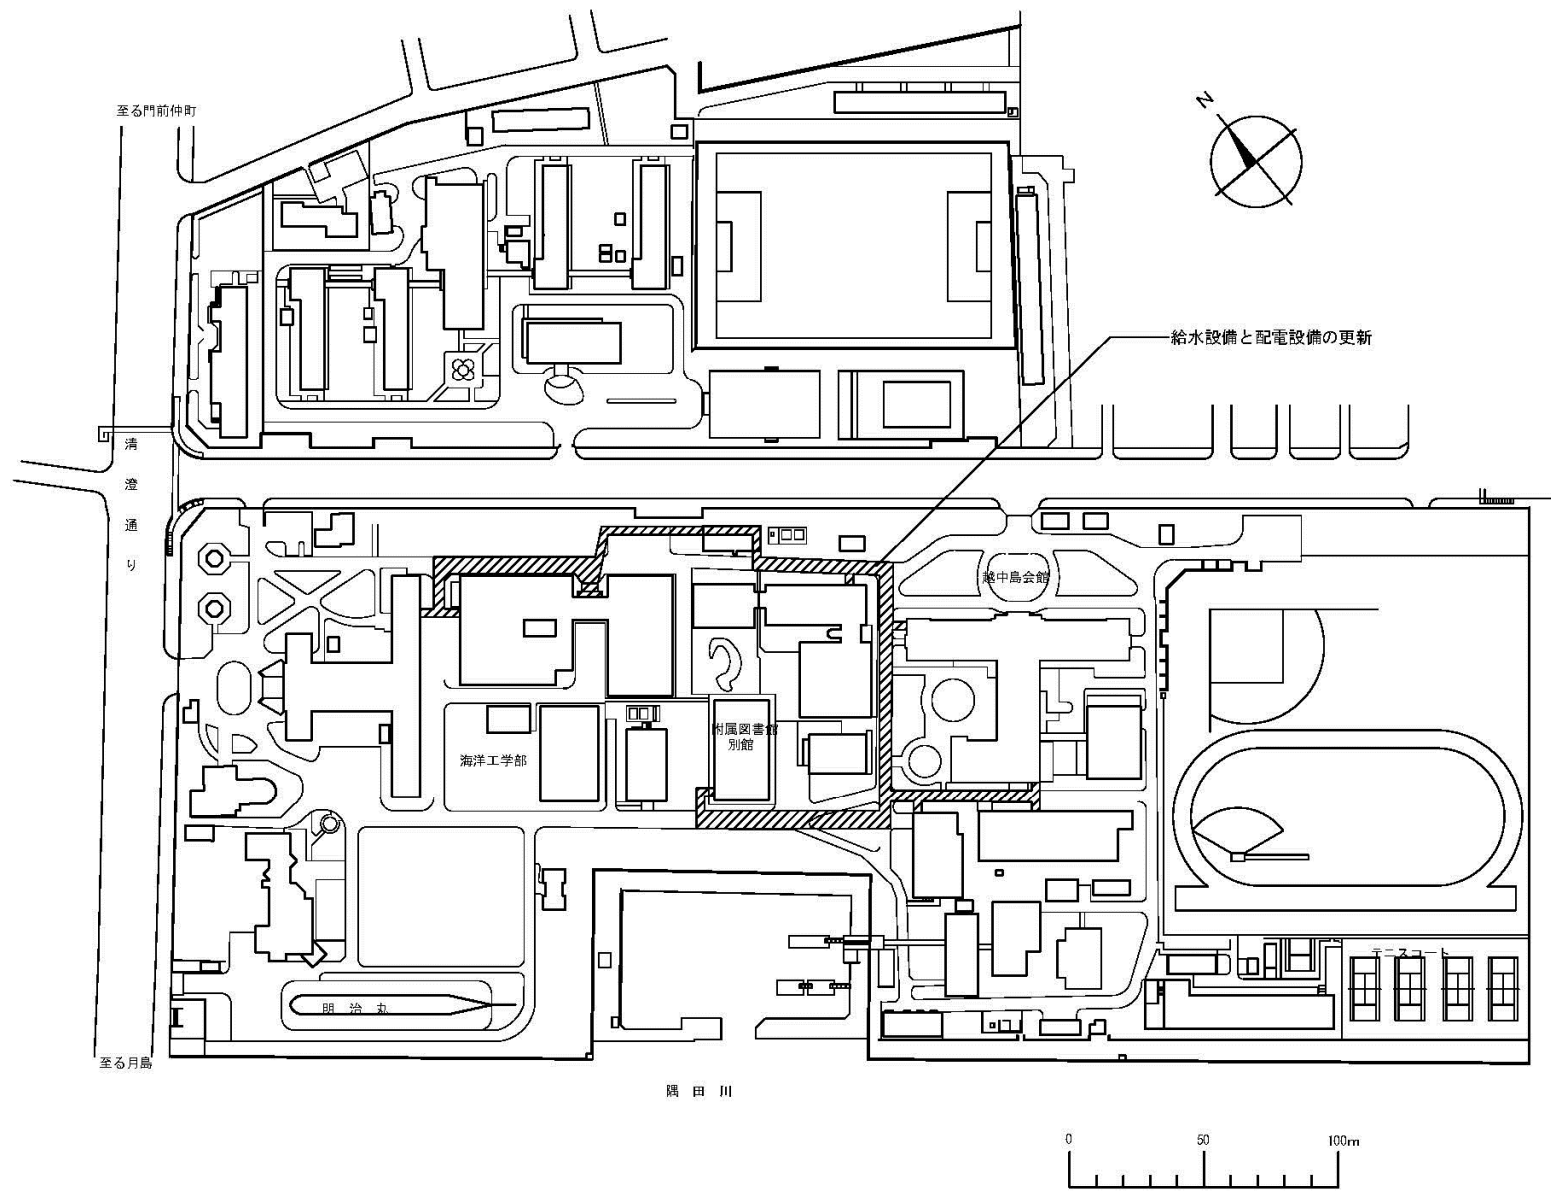


団地名	002 越中島	事業名	東京海洋大学(越中島)ライフライン再生(給水設備等)	配置図	1/3000
-----	---------	-----	----------------------------	-----	--------

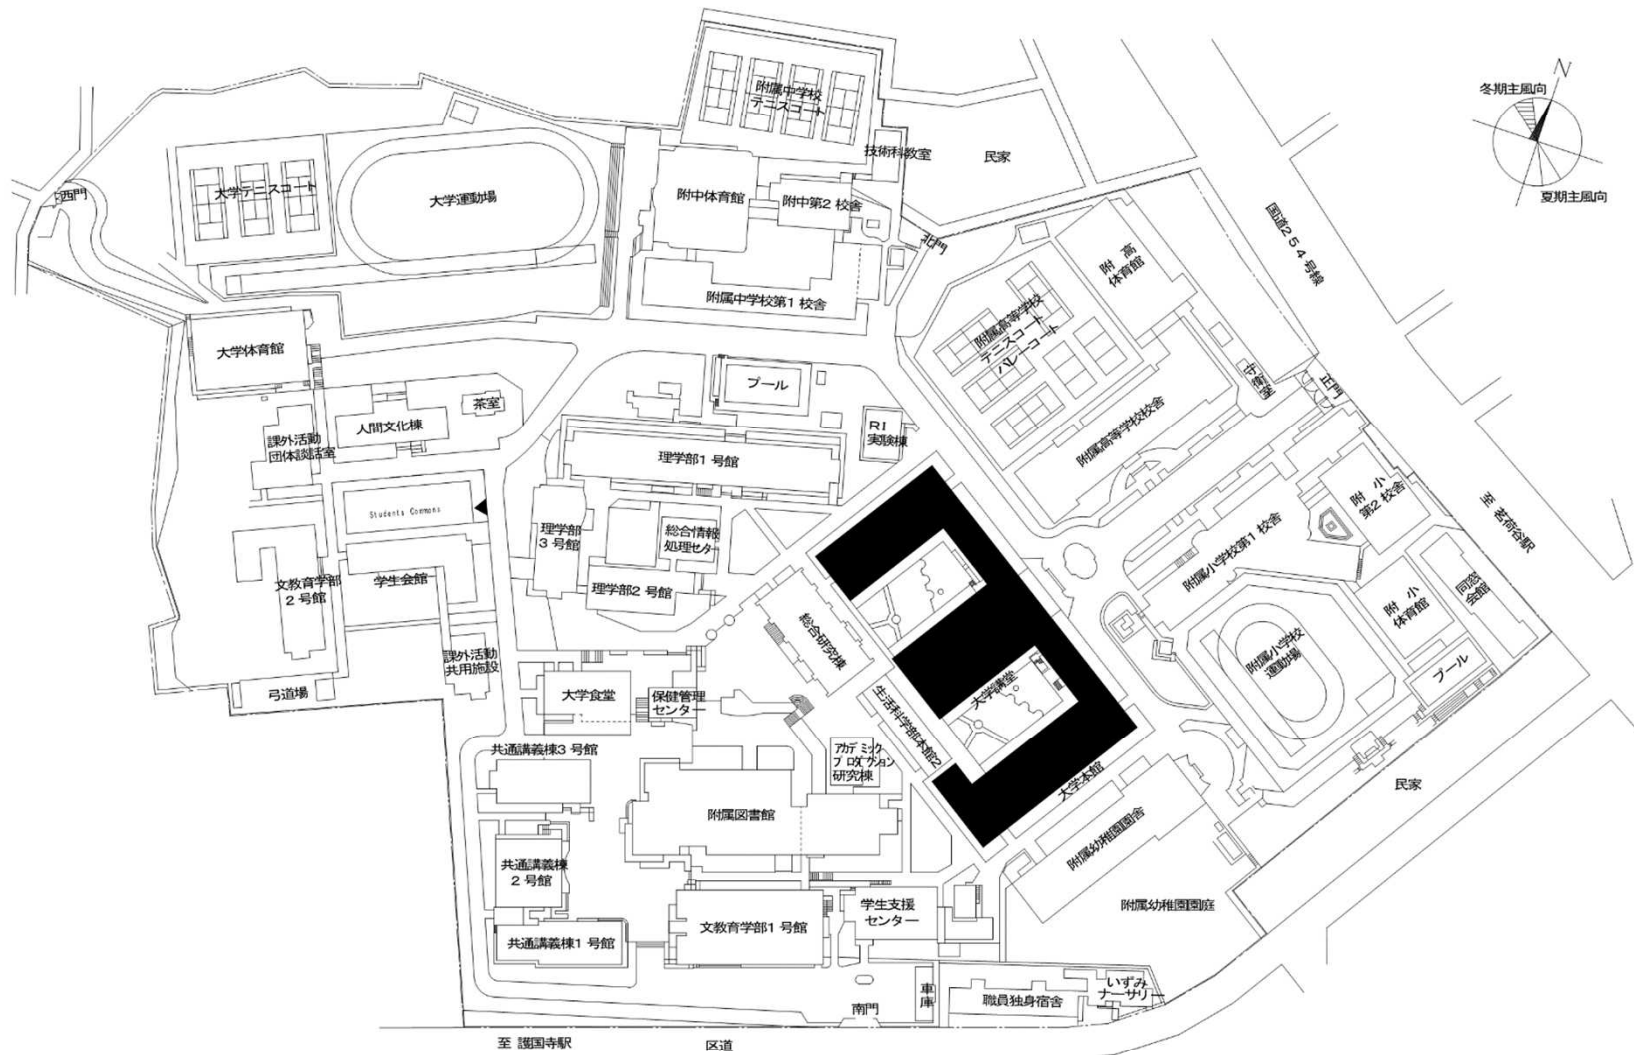


団地名	001大塚1	事業名	お茶の水女子大学(大塚)講堂耐震改修	配置図	1/2,500
-----	--------	-----	--------------------	-----	---------

 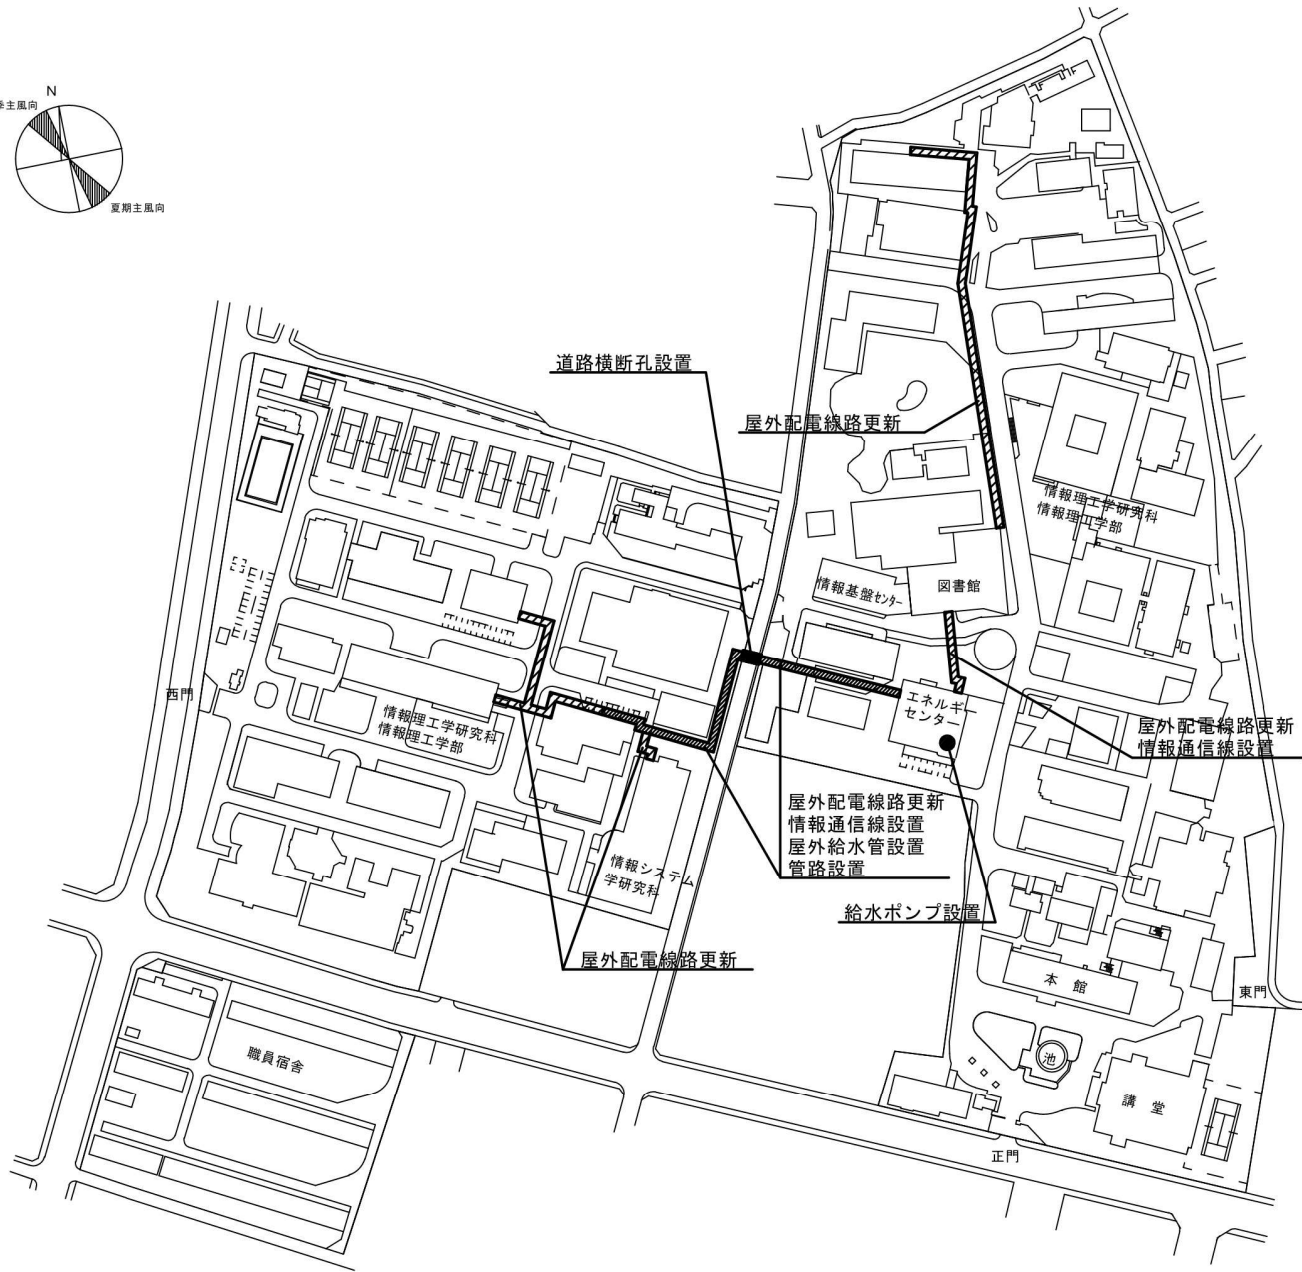
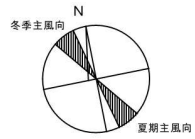


団地名	001 調布	事業名	電気通信大学(調布)ライフライン再生(幹線取替等)	配置図	1/3000
-----	--------	-----	---------------------------	-----	--------


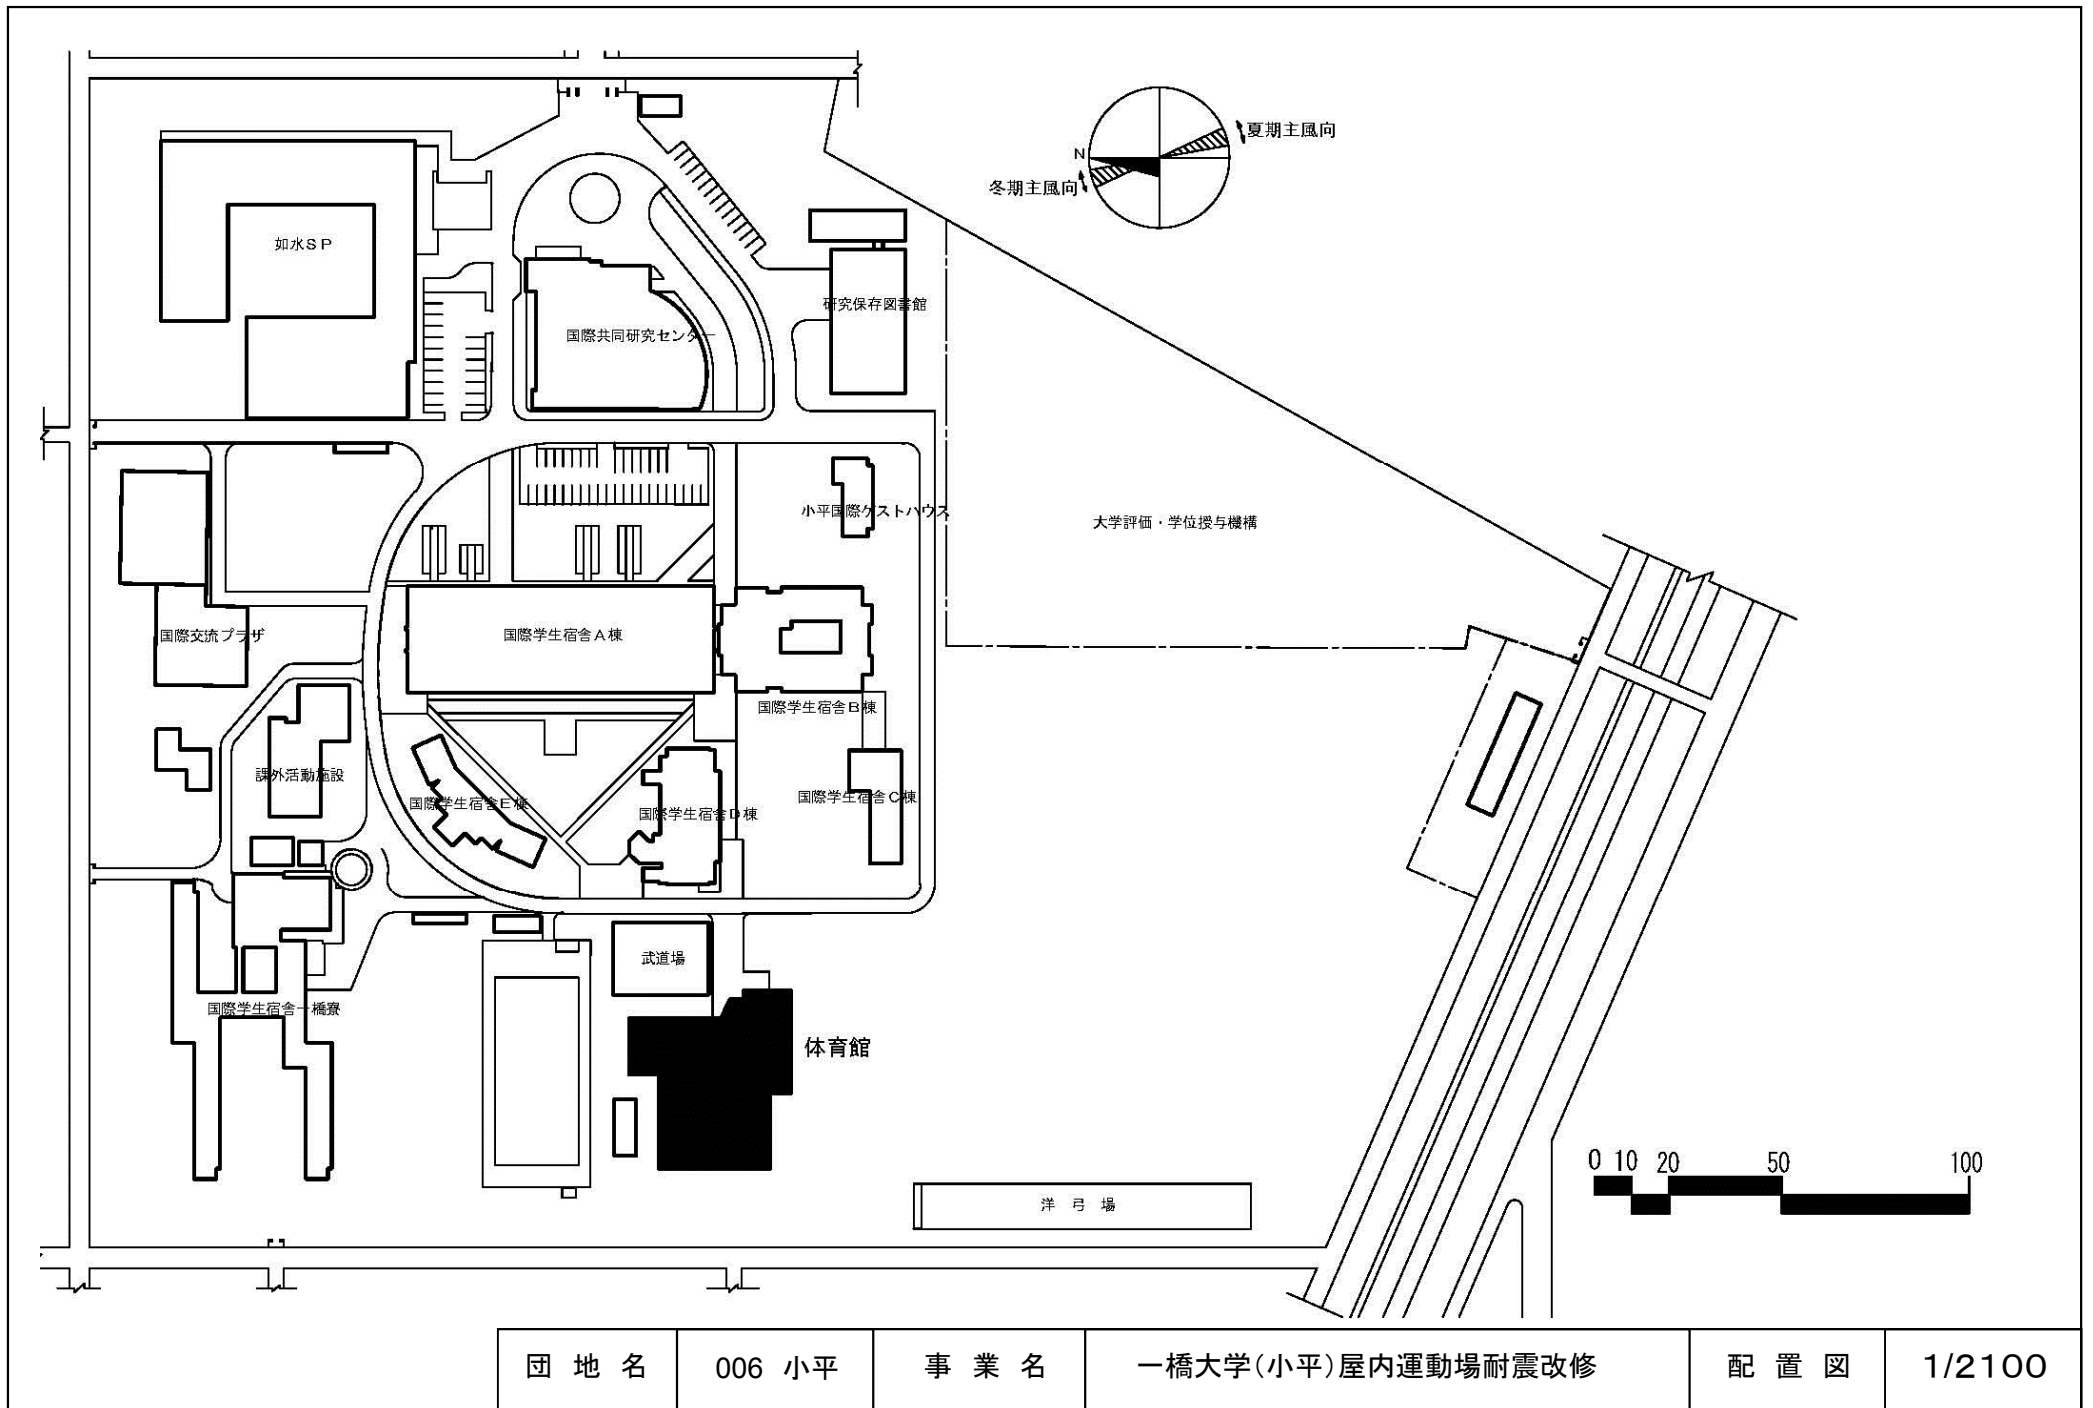


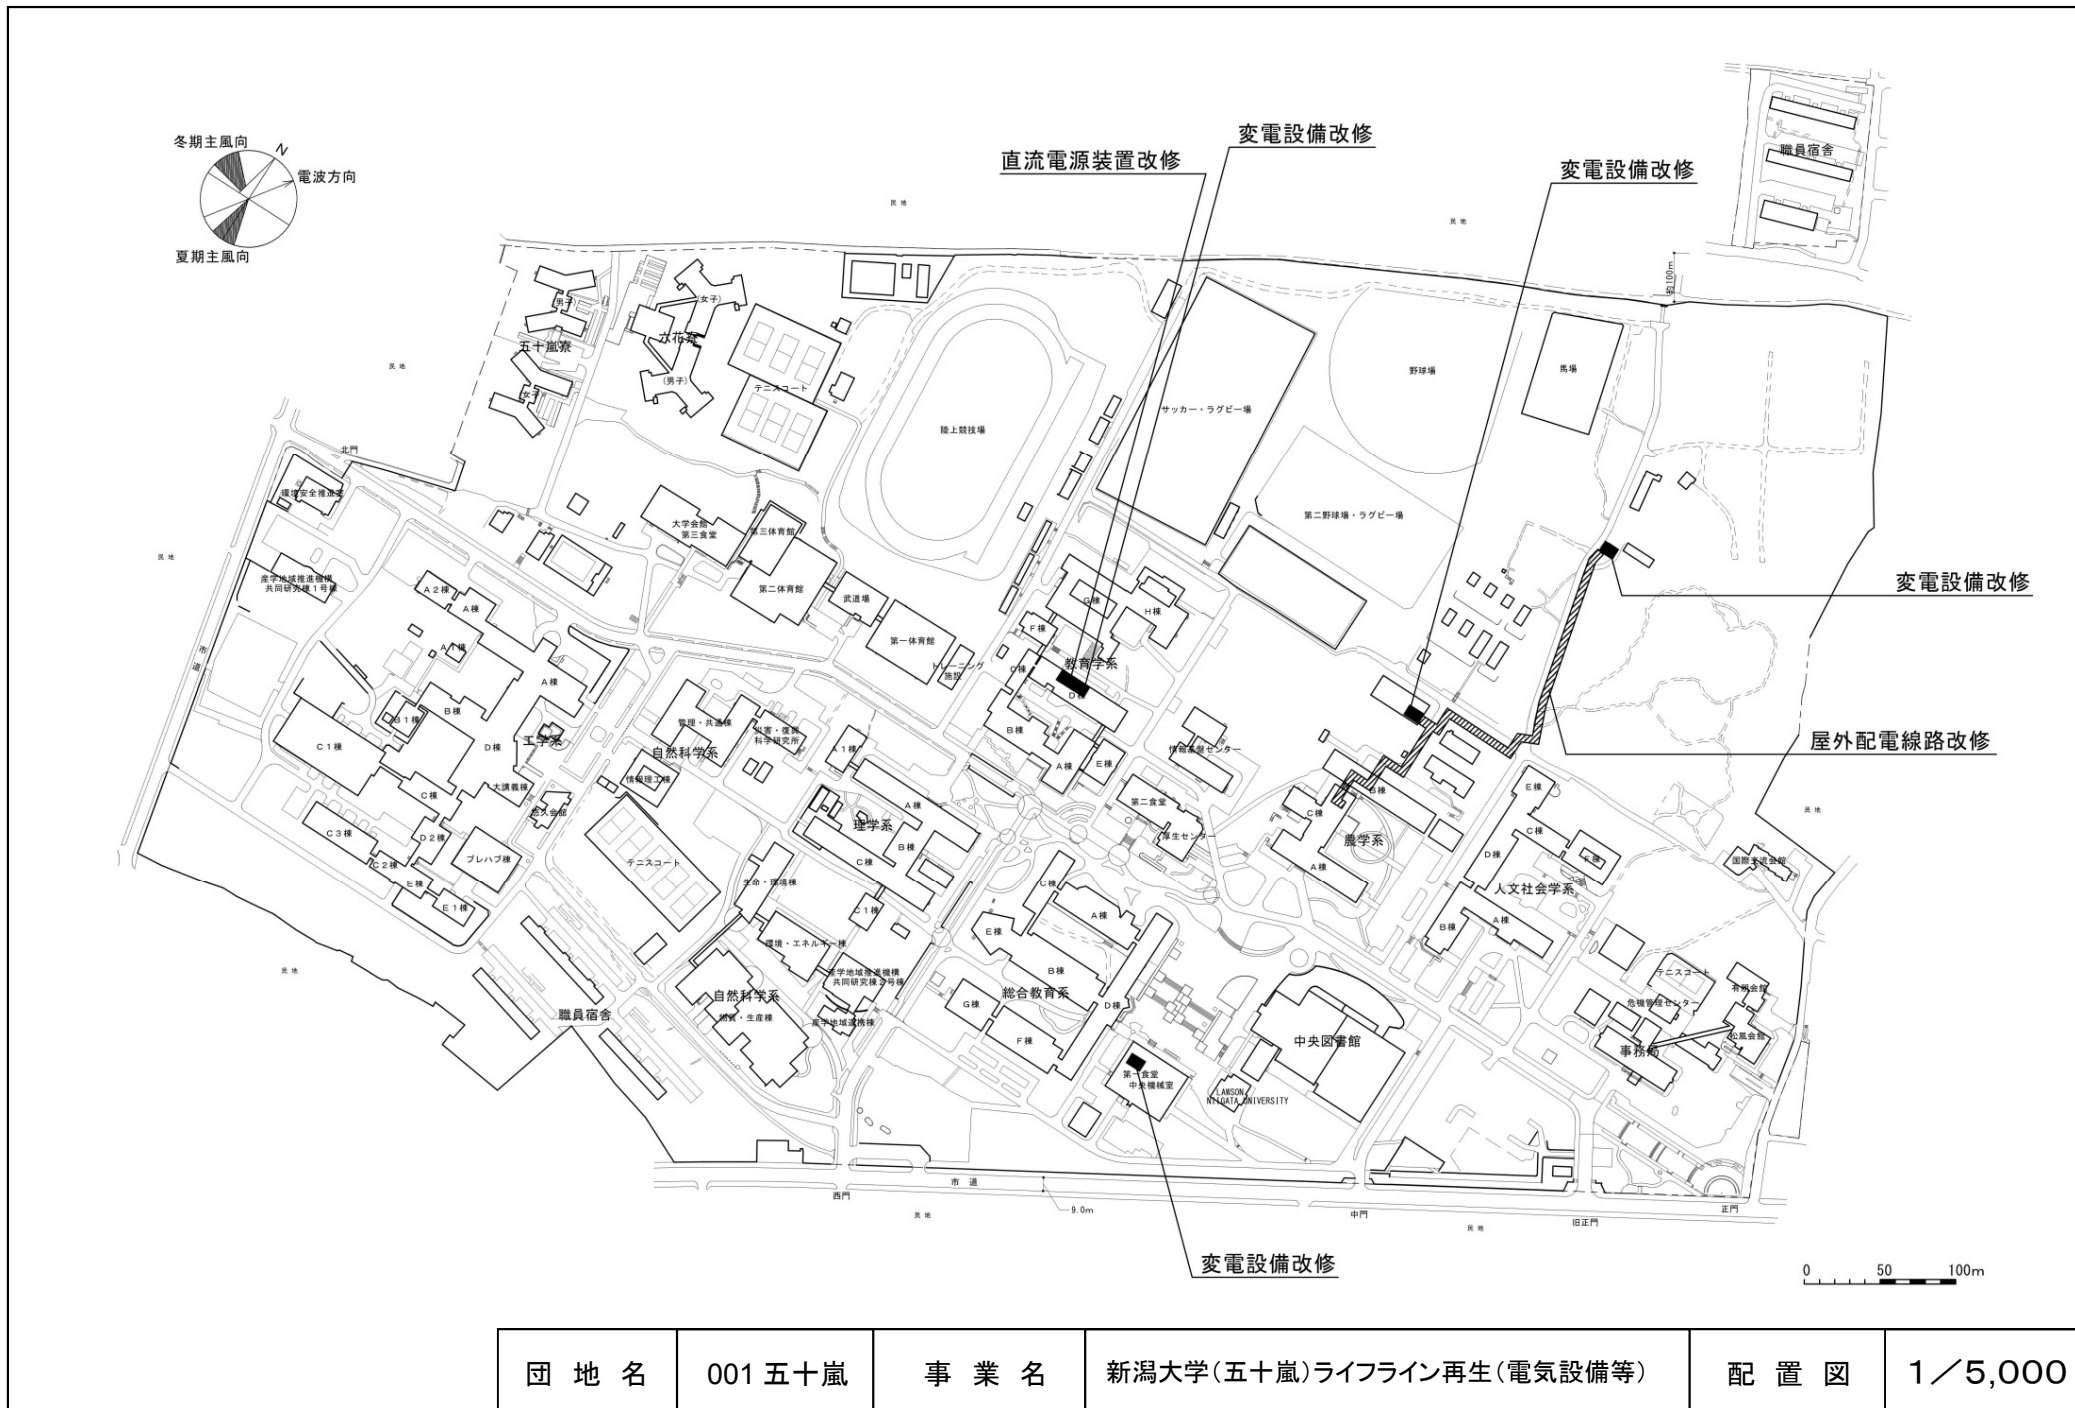


団地名	001 五十嵐	事業名	新潟大学(五十嵐)ライフライン再生(電気設備等)	配置図	1/5,000
-----	---------	-----	--------------------------	-----	---------

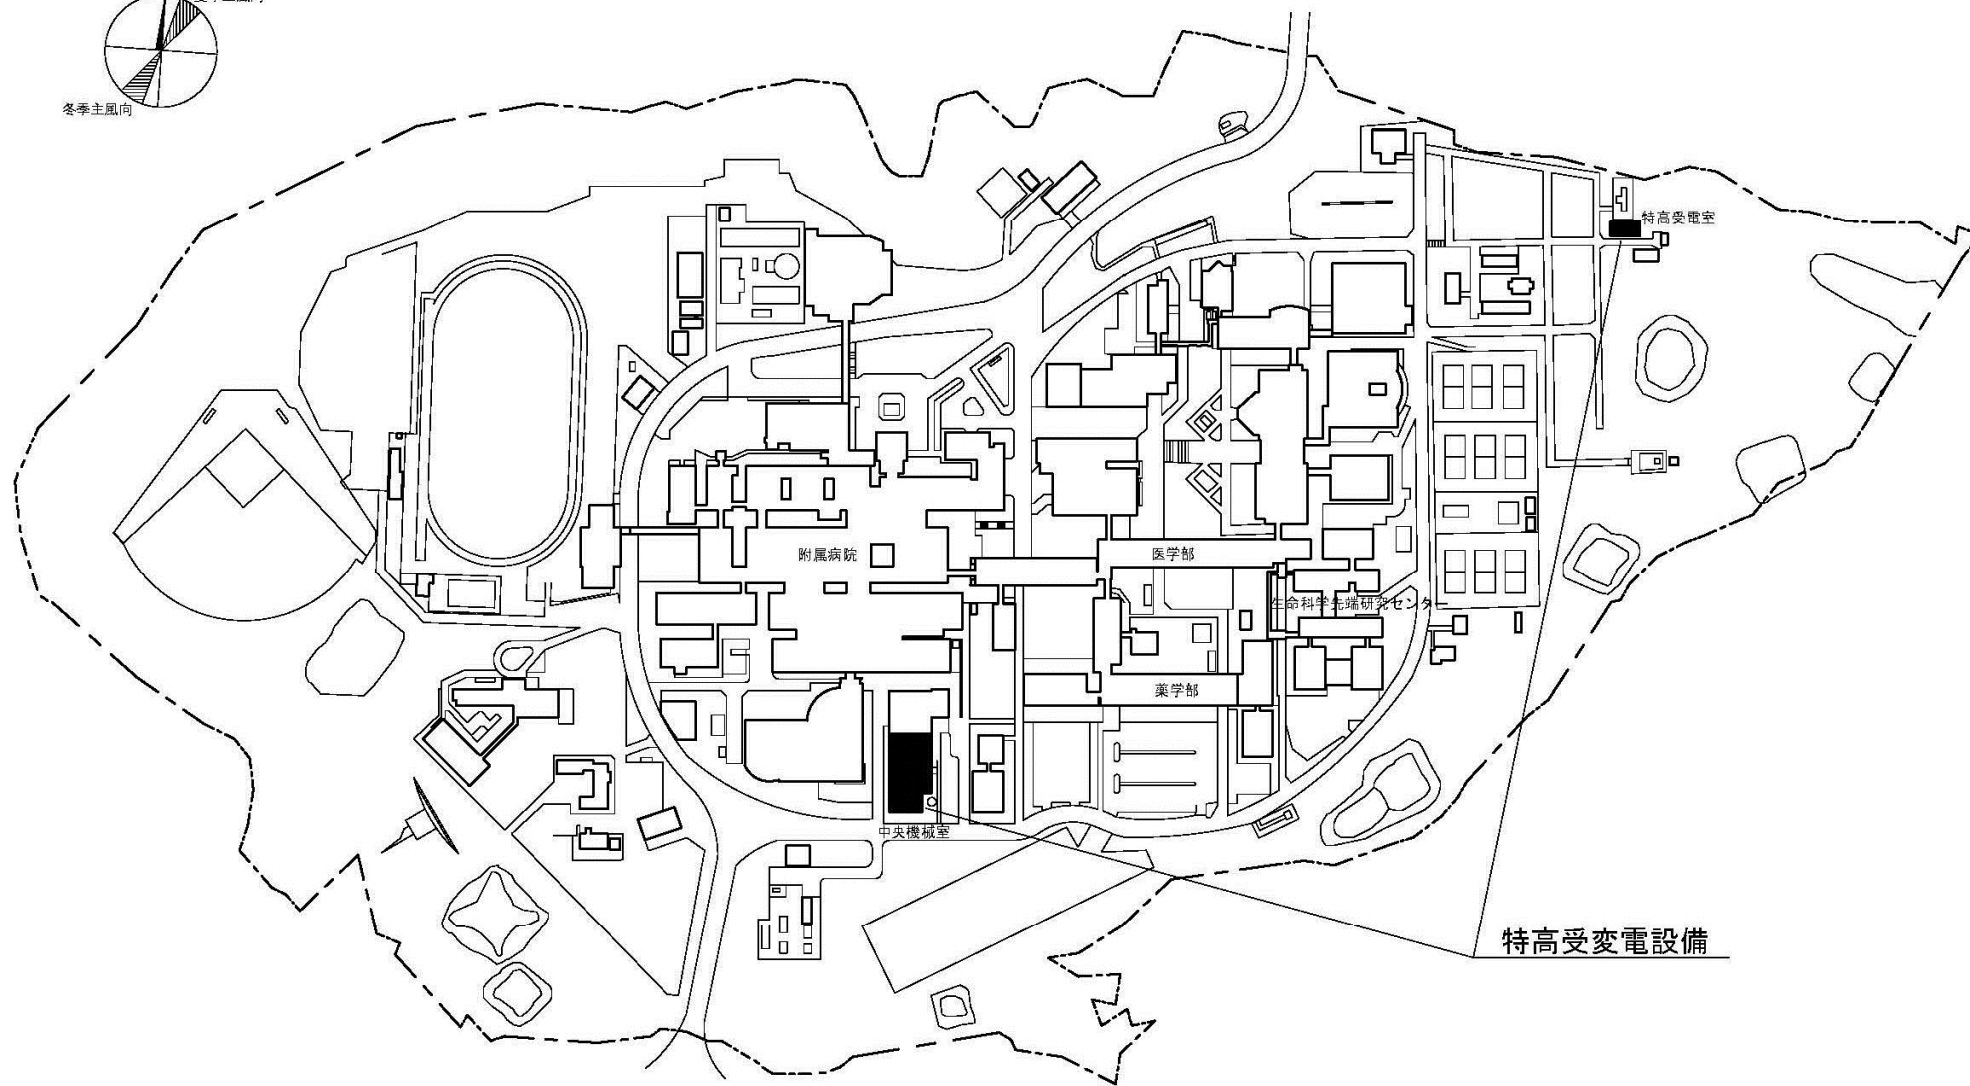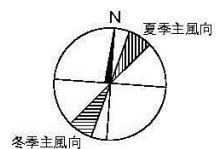


団地名	002 杉谷	事業名	富山大学(杉谷)ライフライン再生(特高受変電設備)	配置図	1/4000
-----	--------	-----	---------------------------	-----	--------

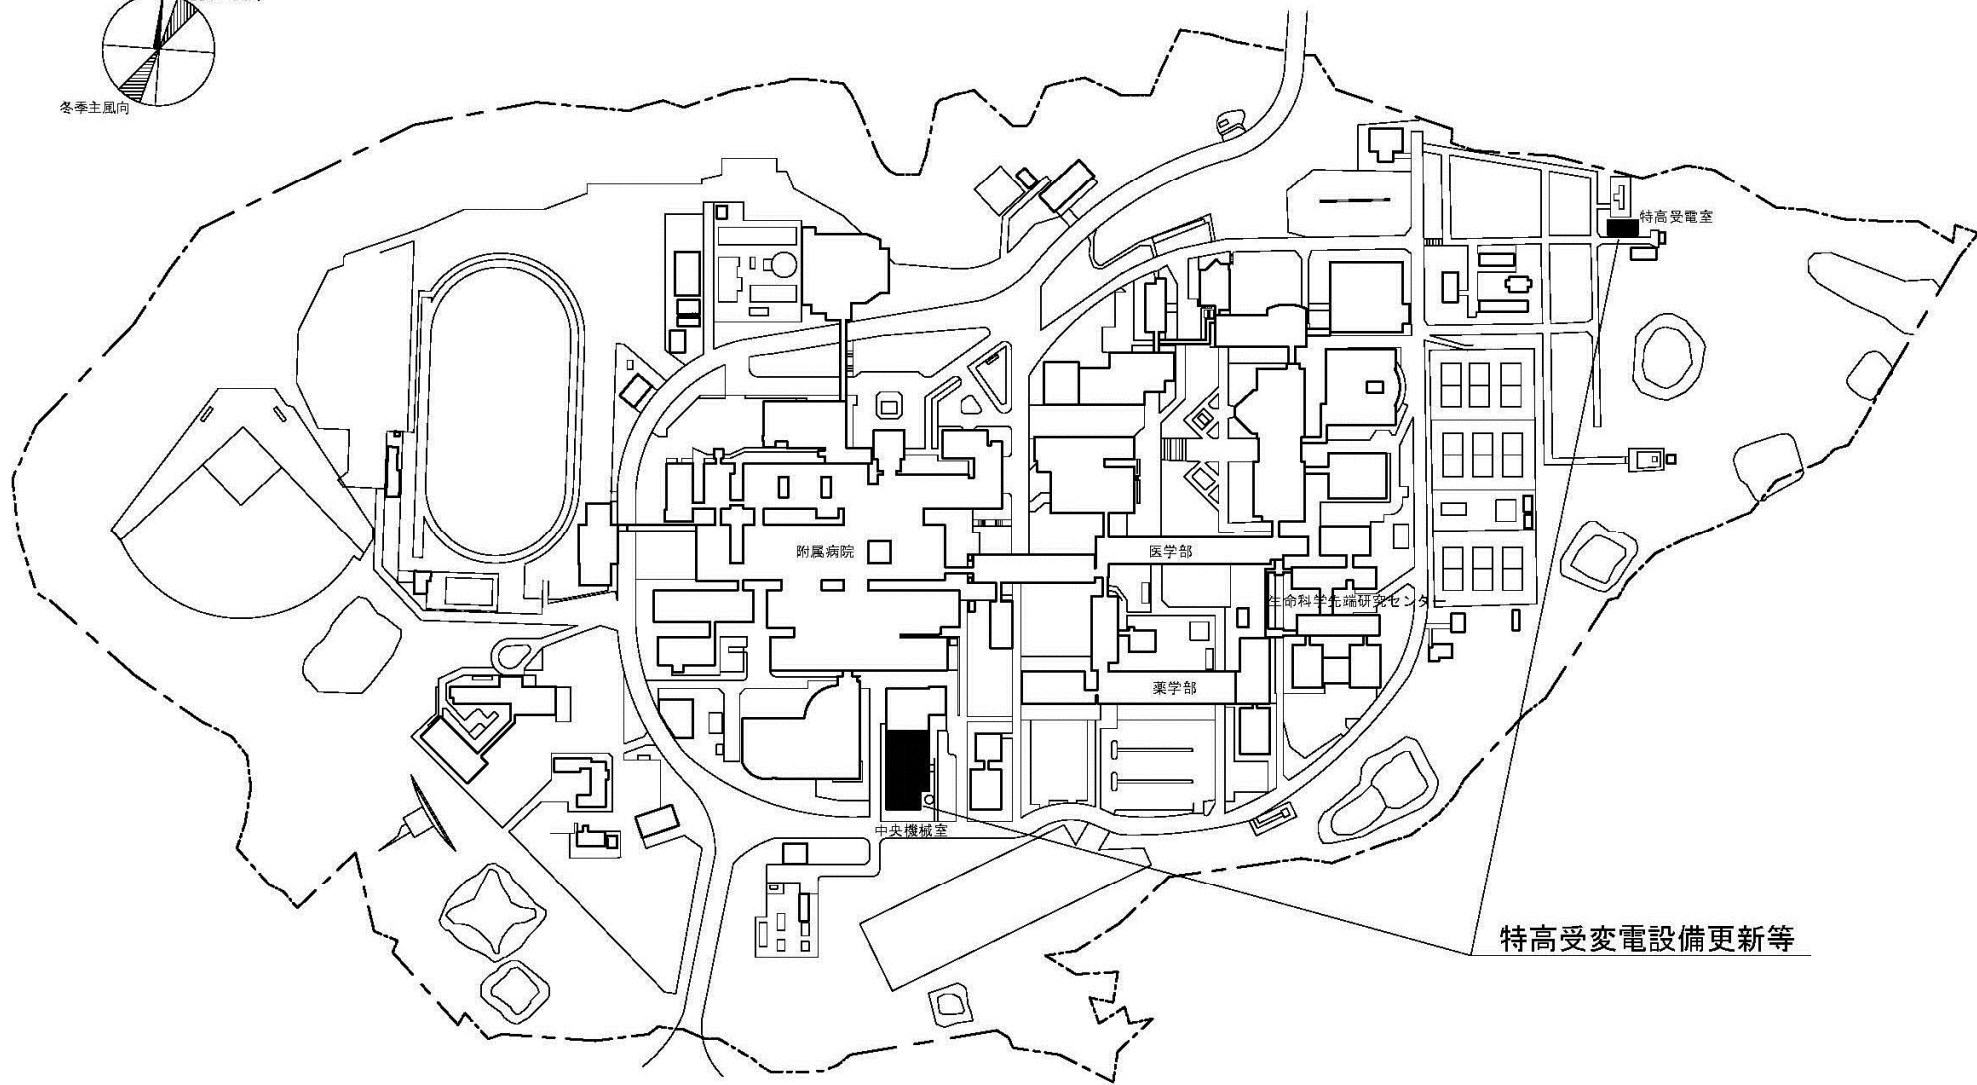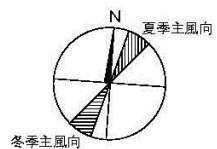


団地名	002 杉谷	事業名	富山大学(医病)基幹・環境整備(特高受変電設備更新等)	配置図	1/4000
-----	--------	-----	-----------------------------	-----	--------

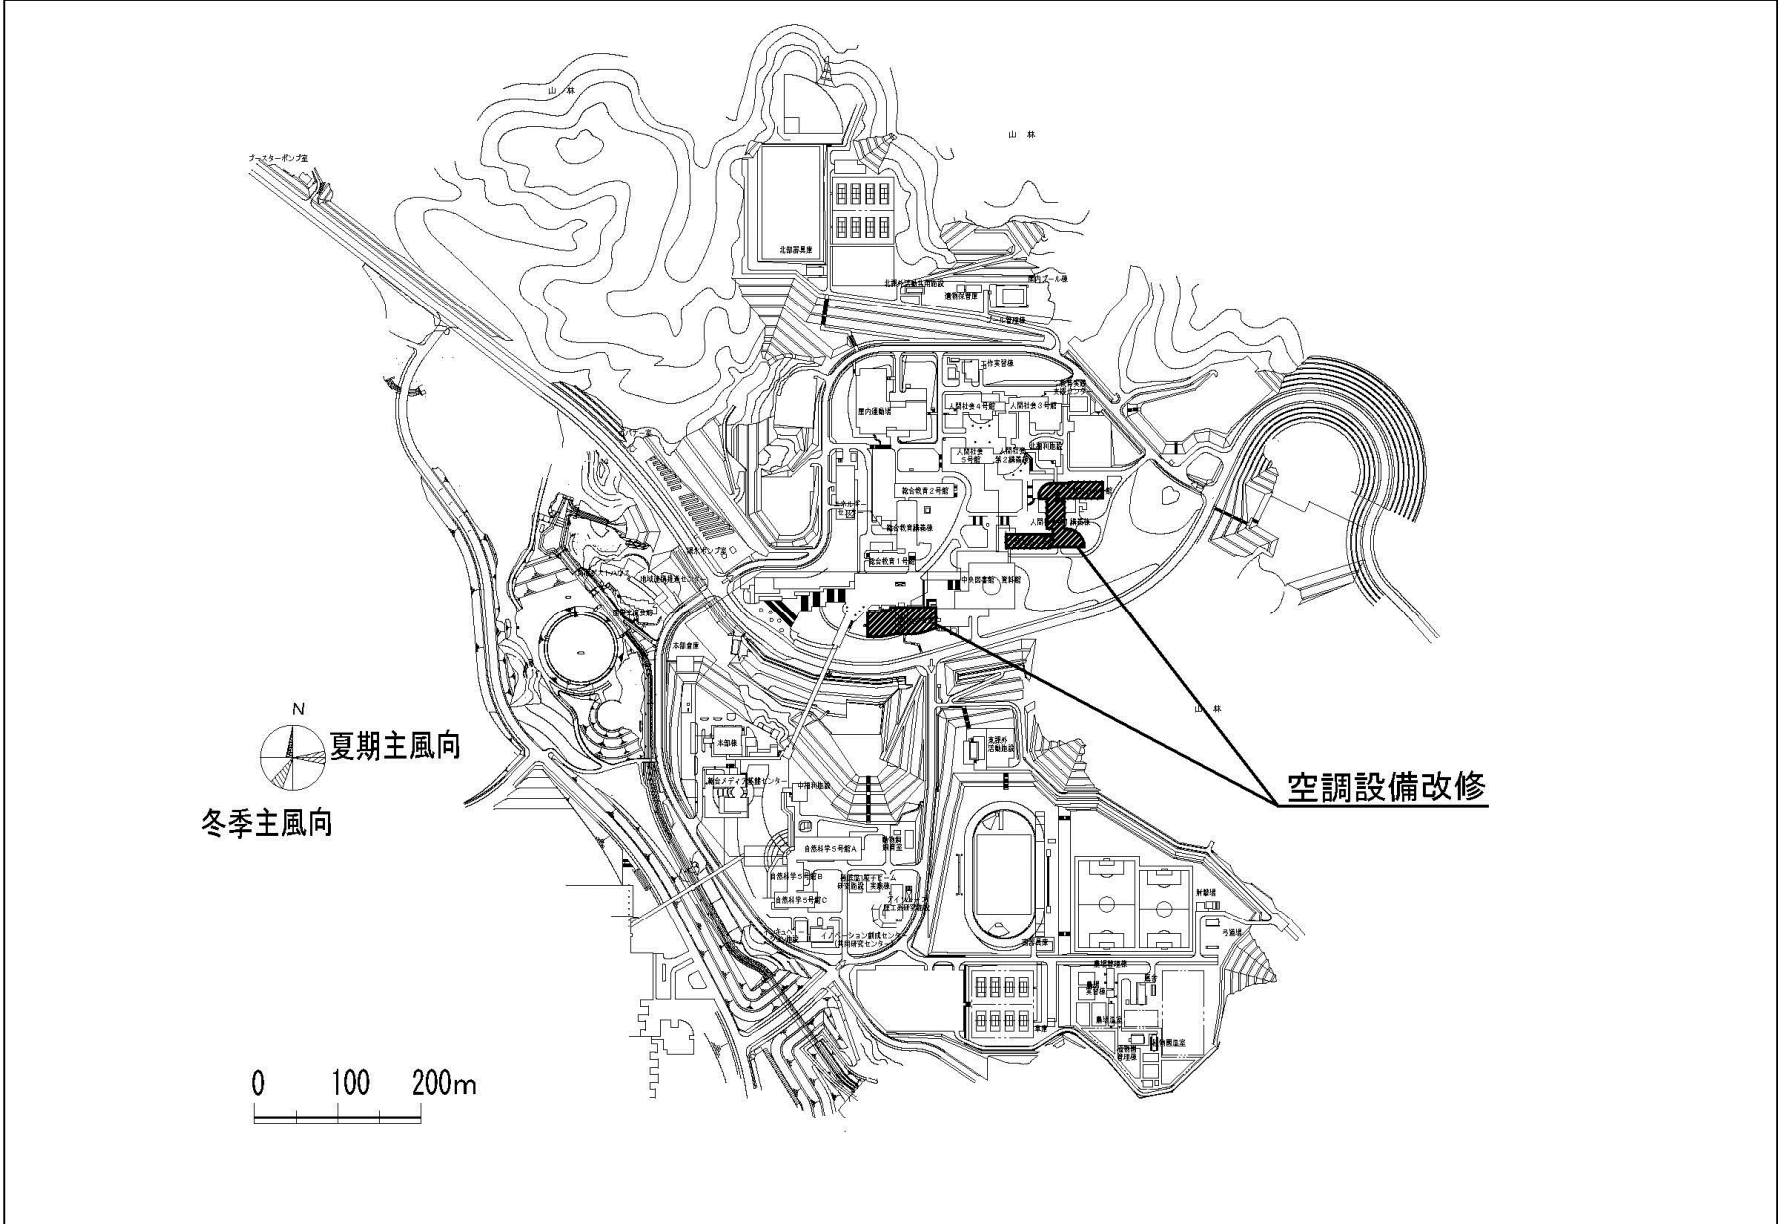


団地名	036 角間	事業名	金沢大学(角間)ライフライン再生 I (空調設備)	配置図	1/8000
-----	--------	-----	---------------------------	-----	--------

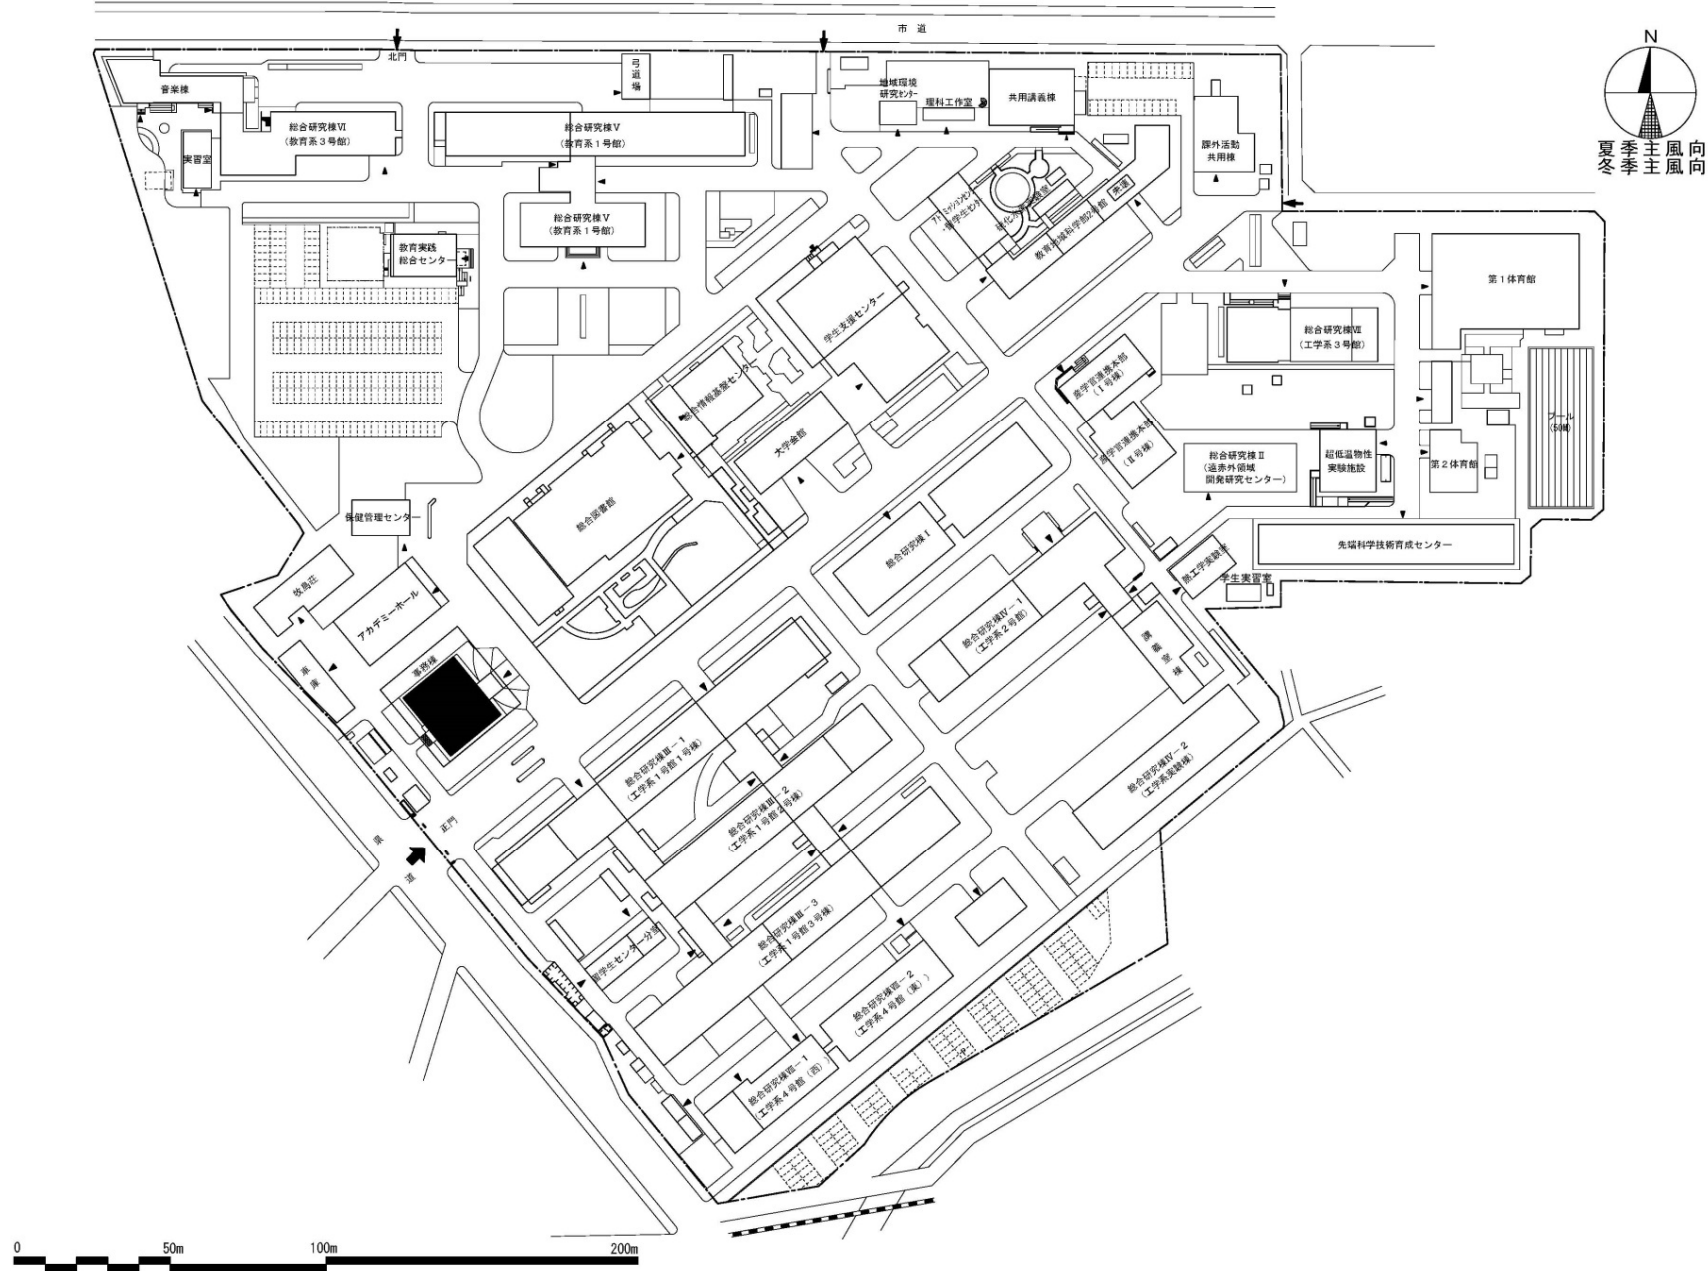


団地名	001 文京	事業名	福井大学(文京)管理棟耐震改修	配置図	1/2500
-----	--------	-----	-----------------	-----	--------

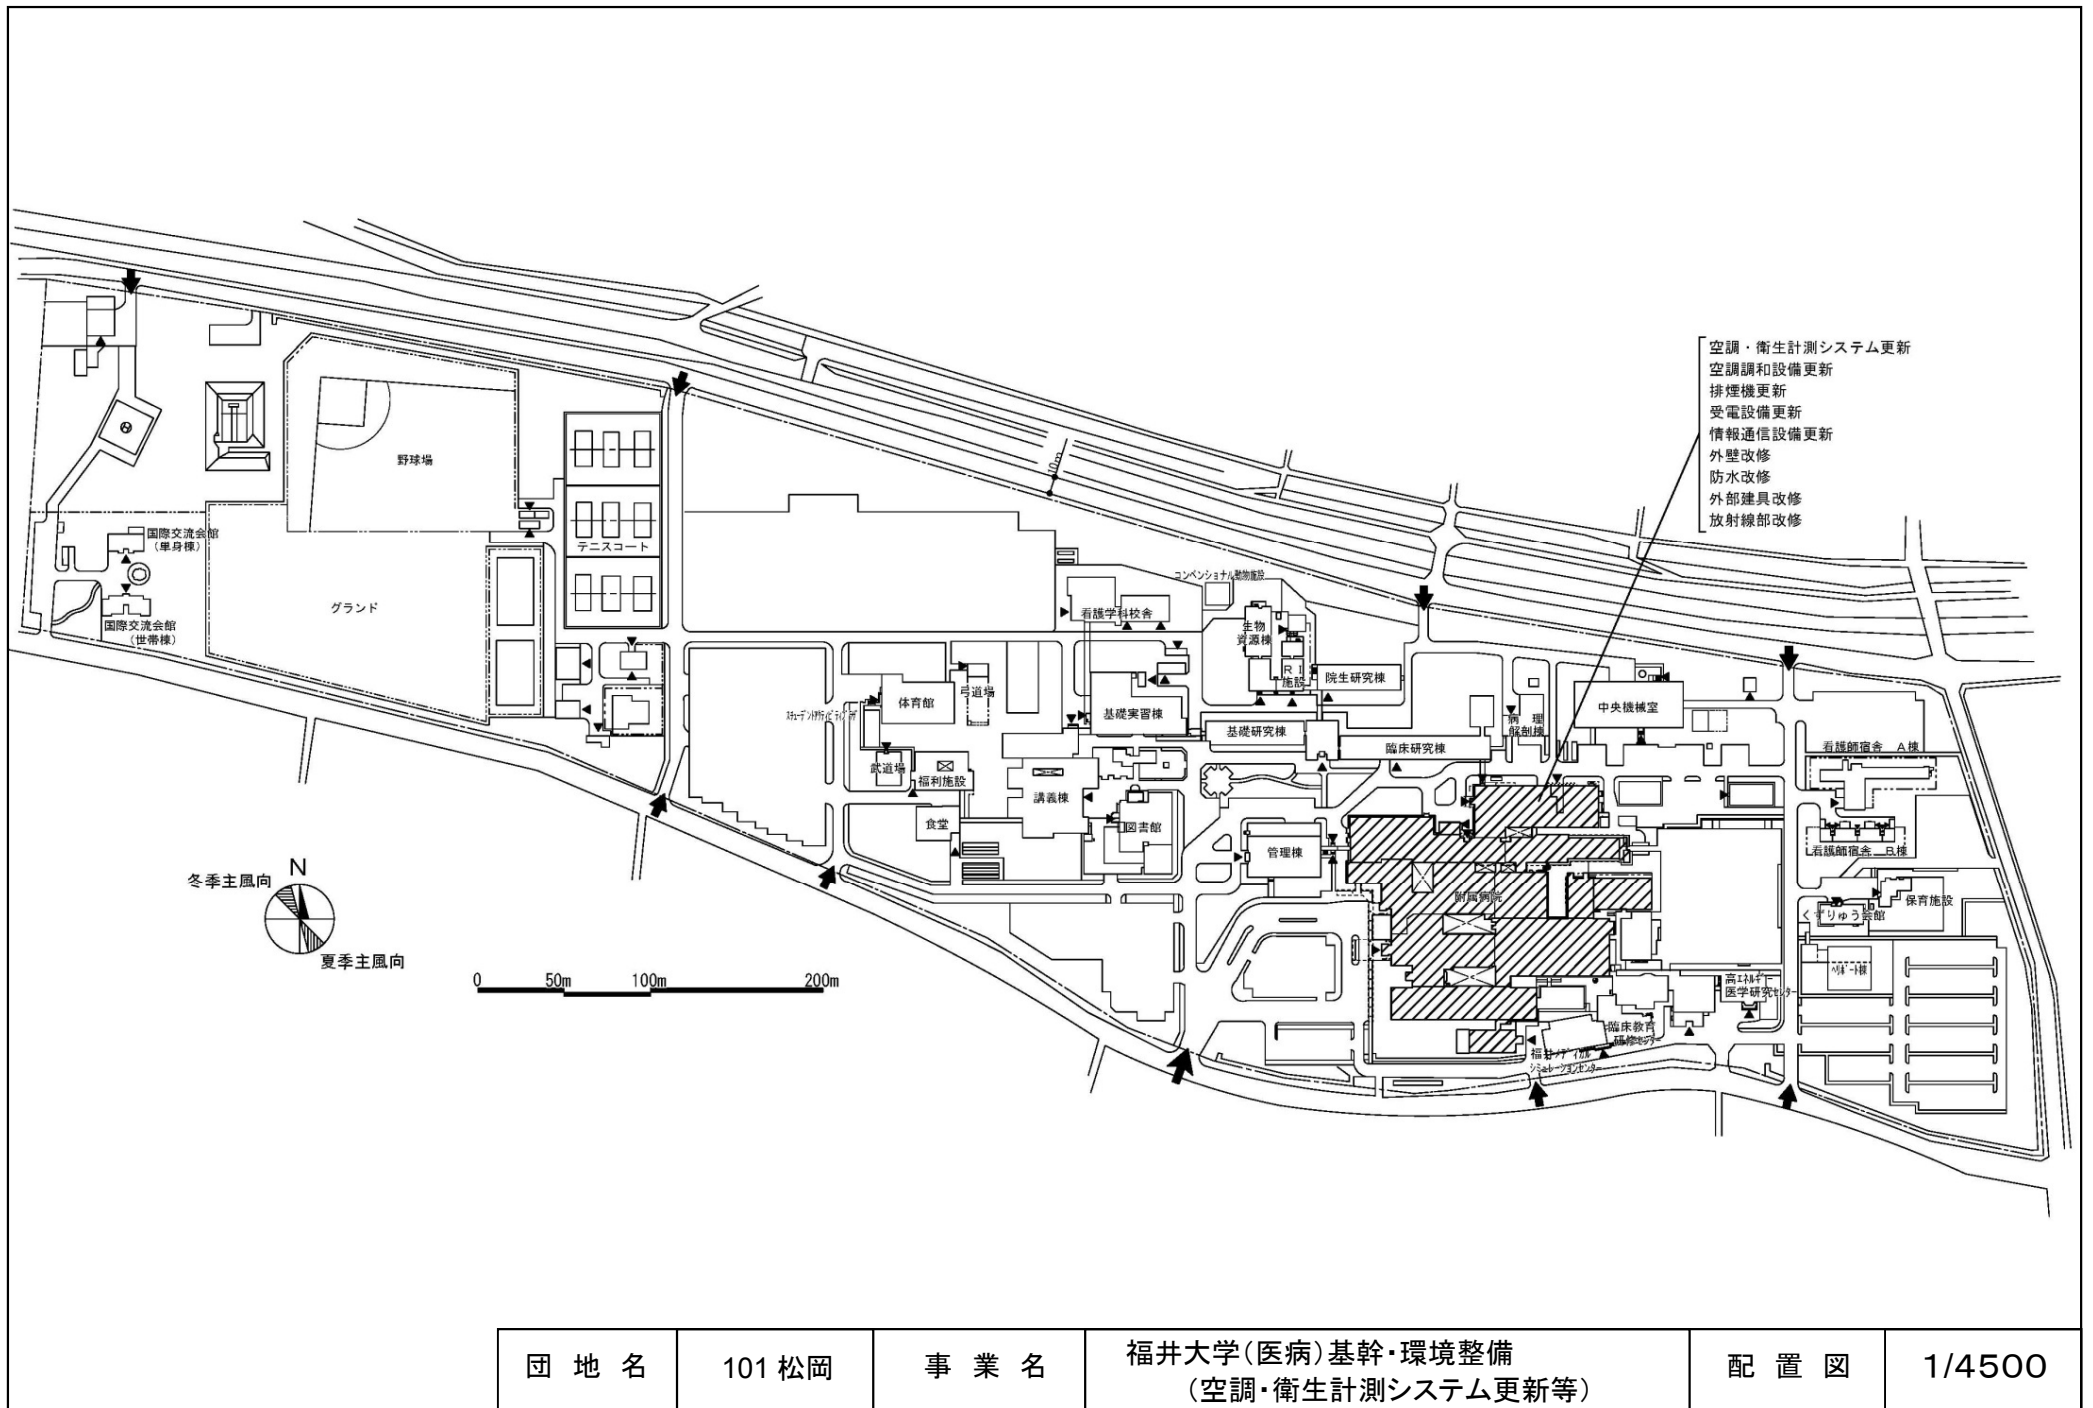




団地名	101松岡	事業名	福井大学(医病)基幹・環境整備 (空調・衛生計測システム更新等)	配置図	1/4500
-----	-------	-----	-------------------------------------	-----	--------

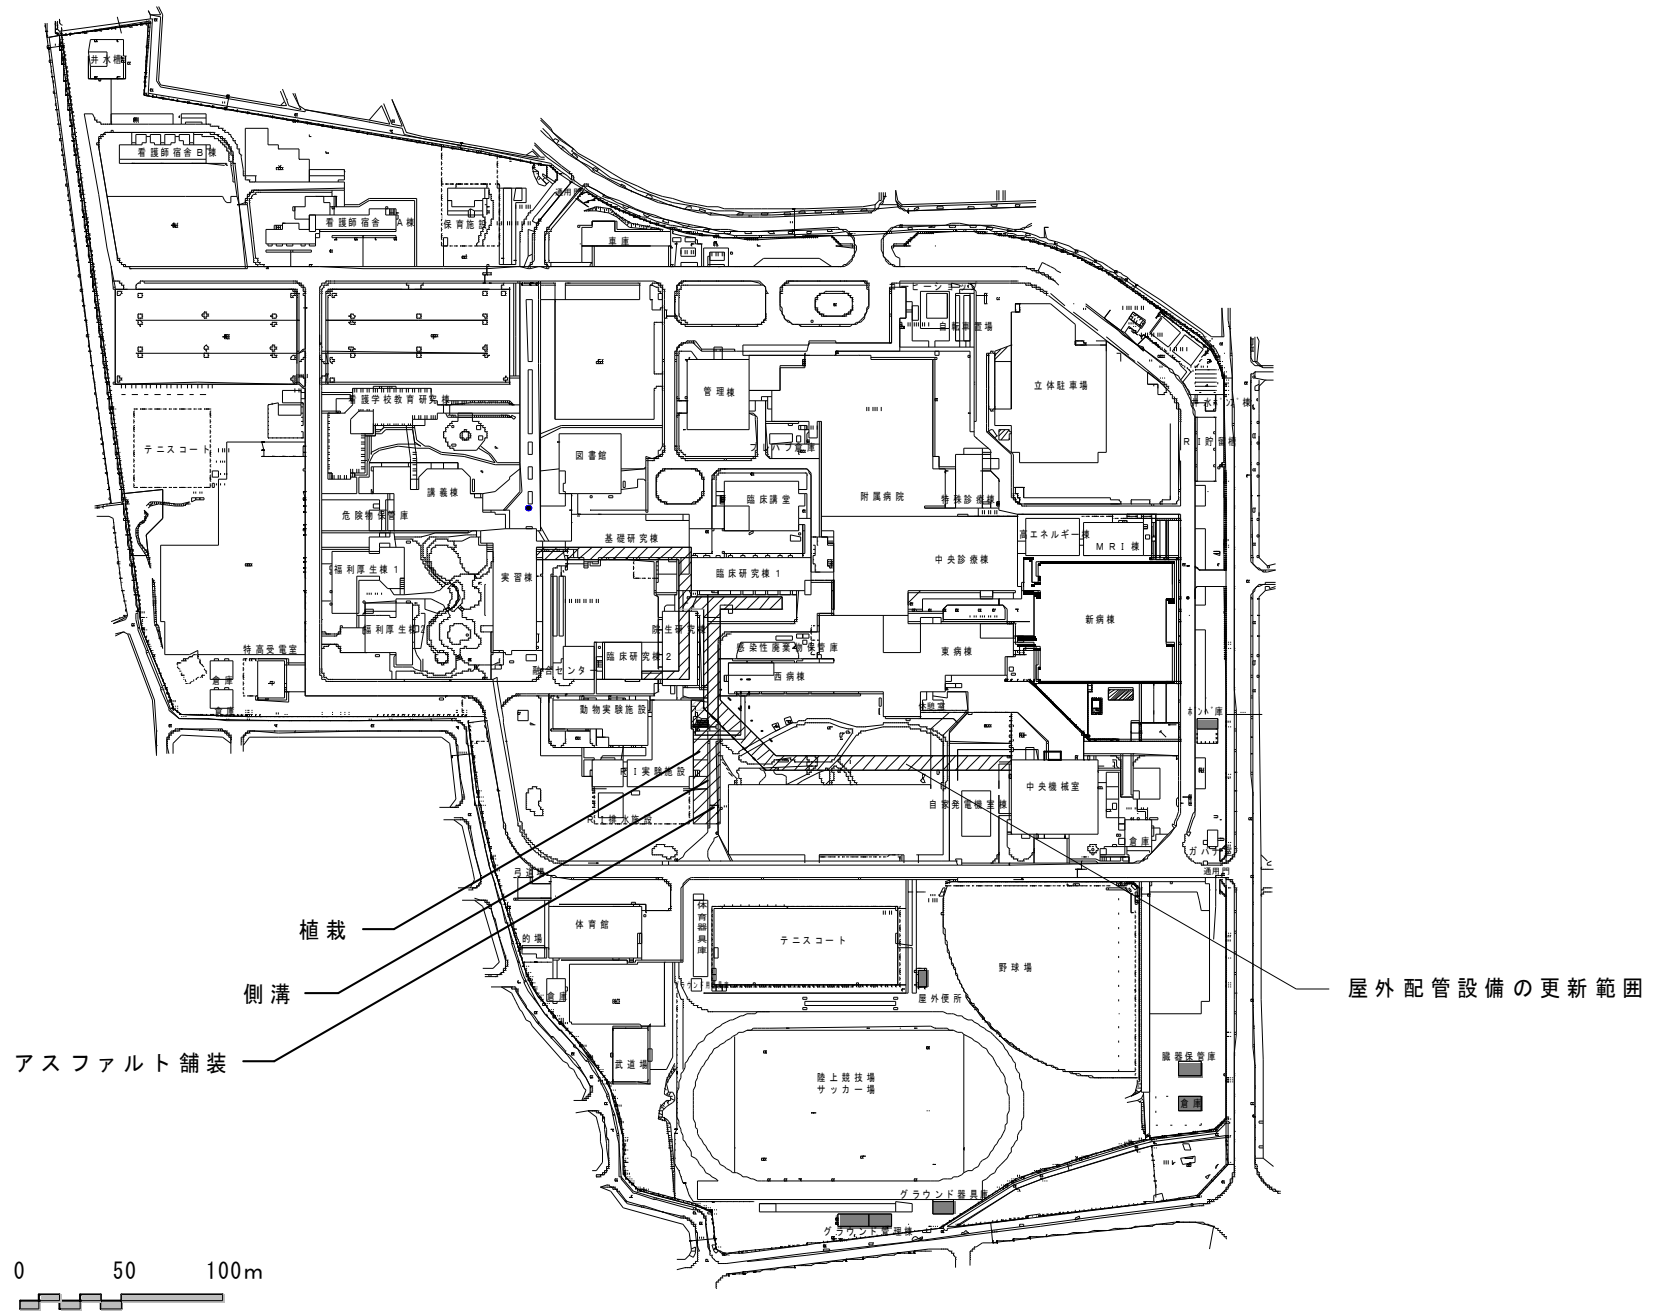


団地名	017 下河東	事業名	山梨大学(下河東)ライフライン再生(電気設備等)	配置図	1/4000
-----	---------	-----	--------------------------	-----	--------

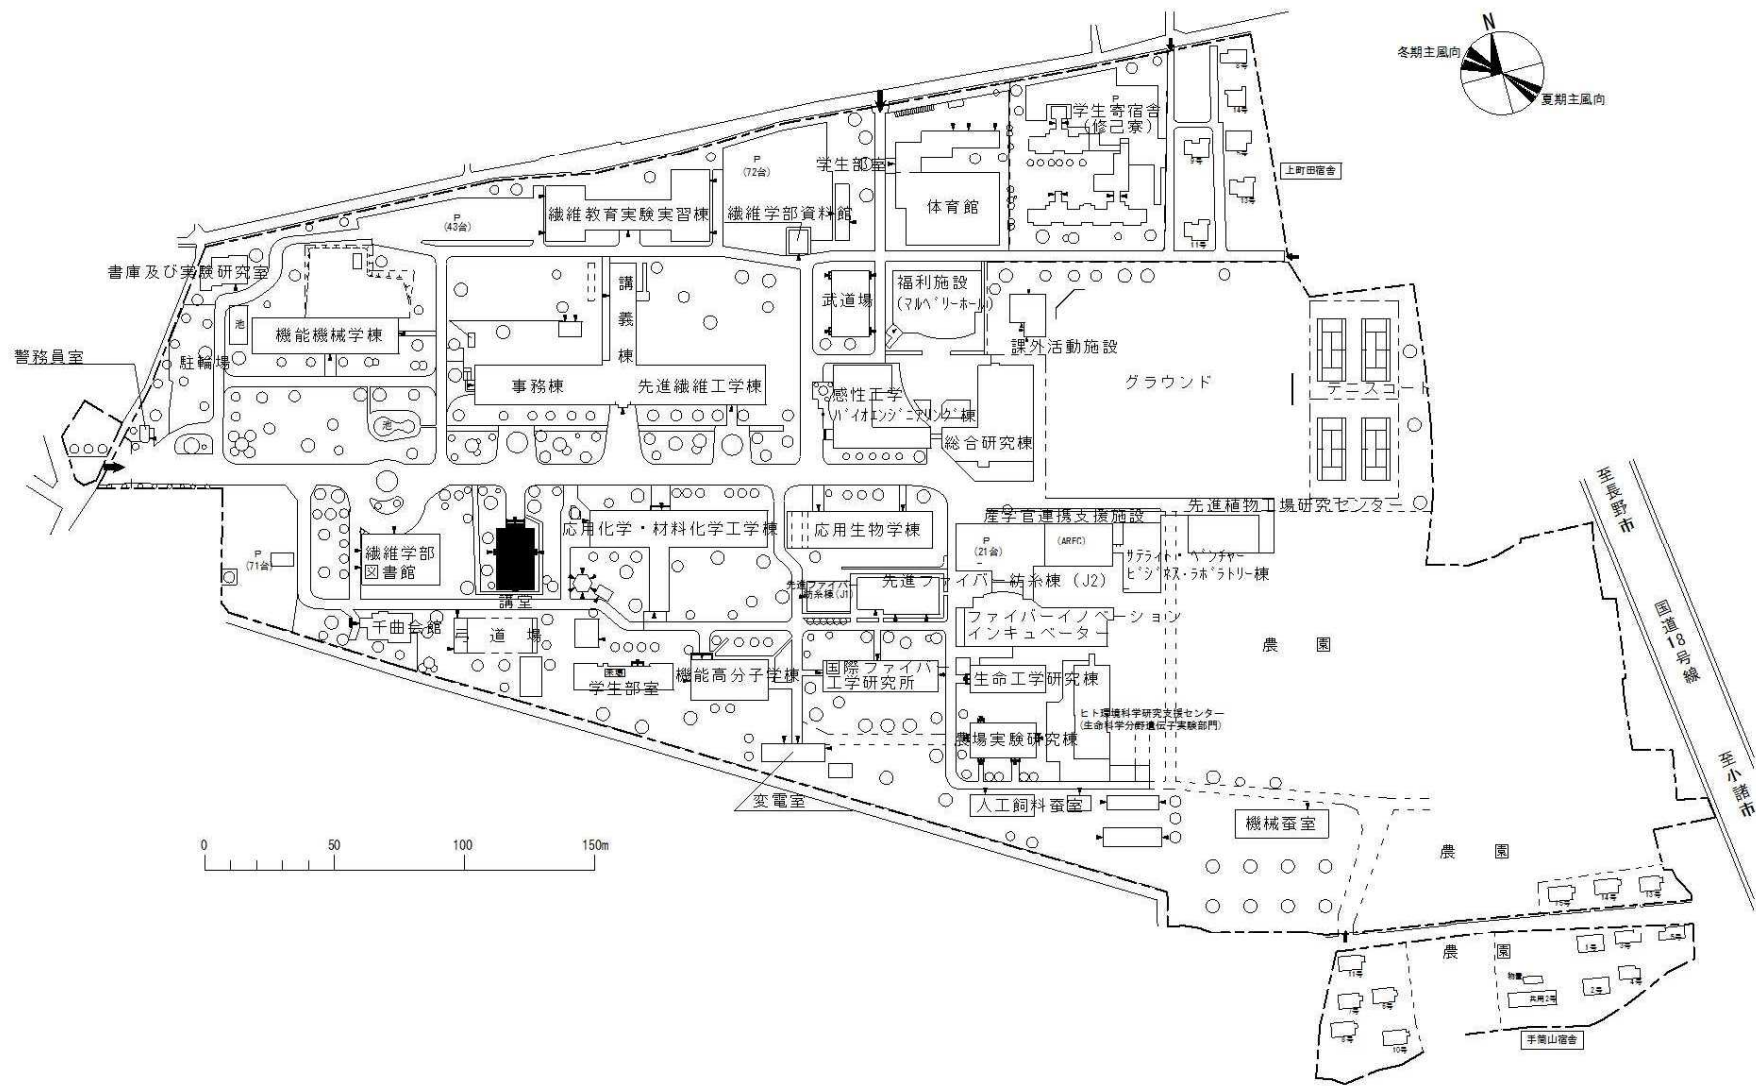

団地名	024上田	事業名	信州大学(上田)講堂耐震改修	配置図	1/3000
-----	-------	-----	----------------	-----	--------

  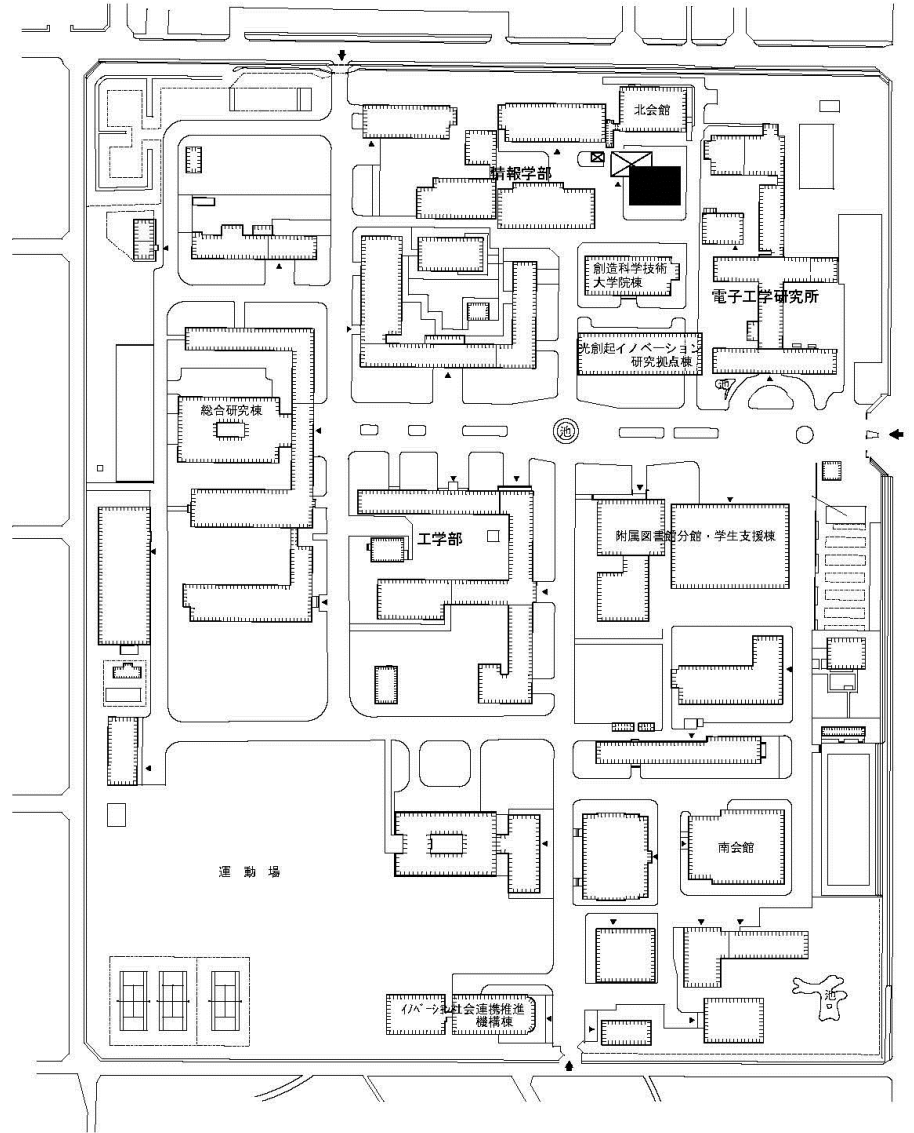


団地名	010 城北	事業名	静岡大学(城北)講義棟	配置図	1/2,500
-----	--------	-----	-------------	-----	---------

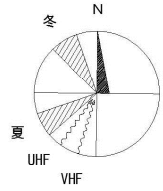


屋外排水設備の更新範囲

医療ガス設備の更新


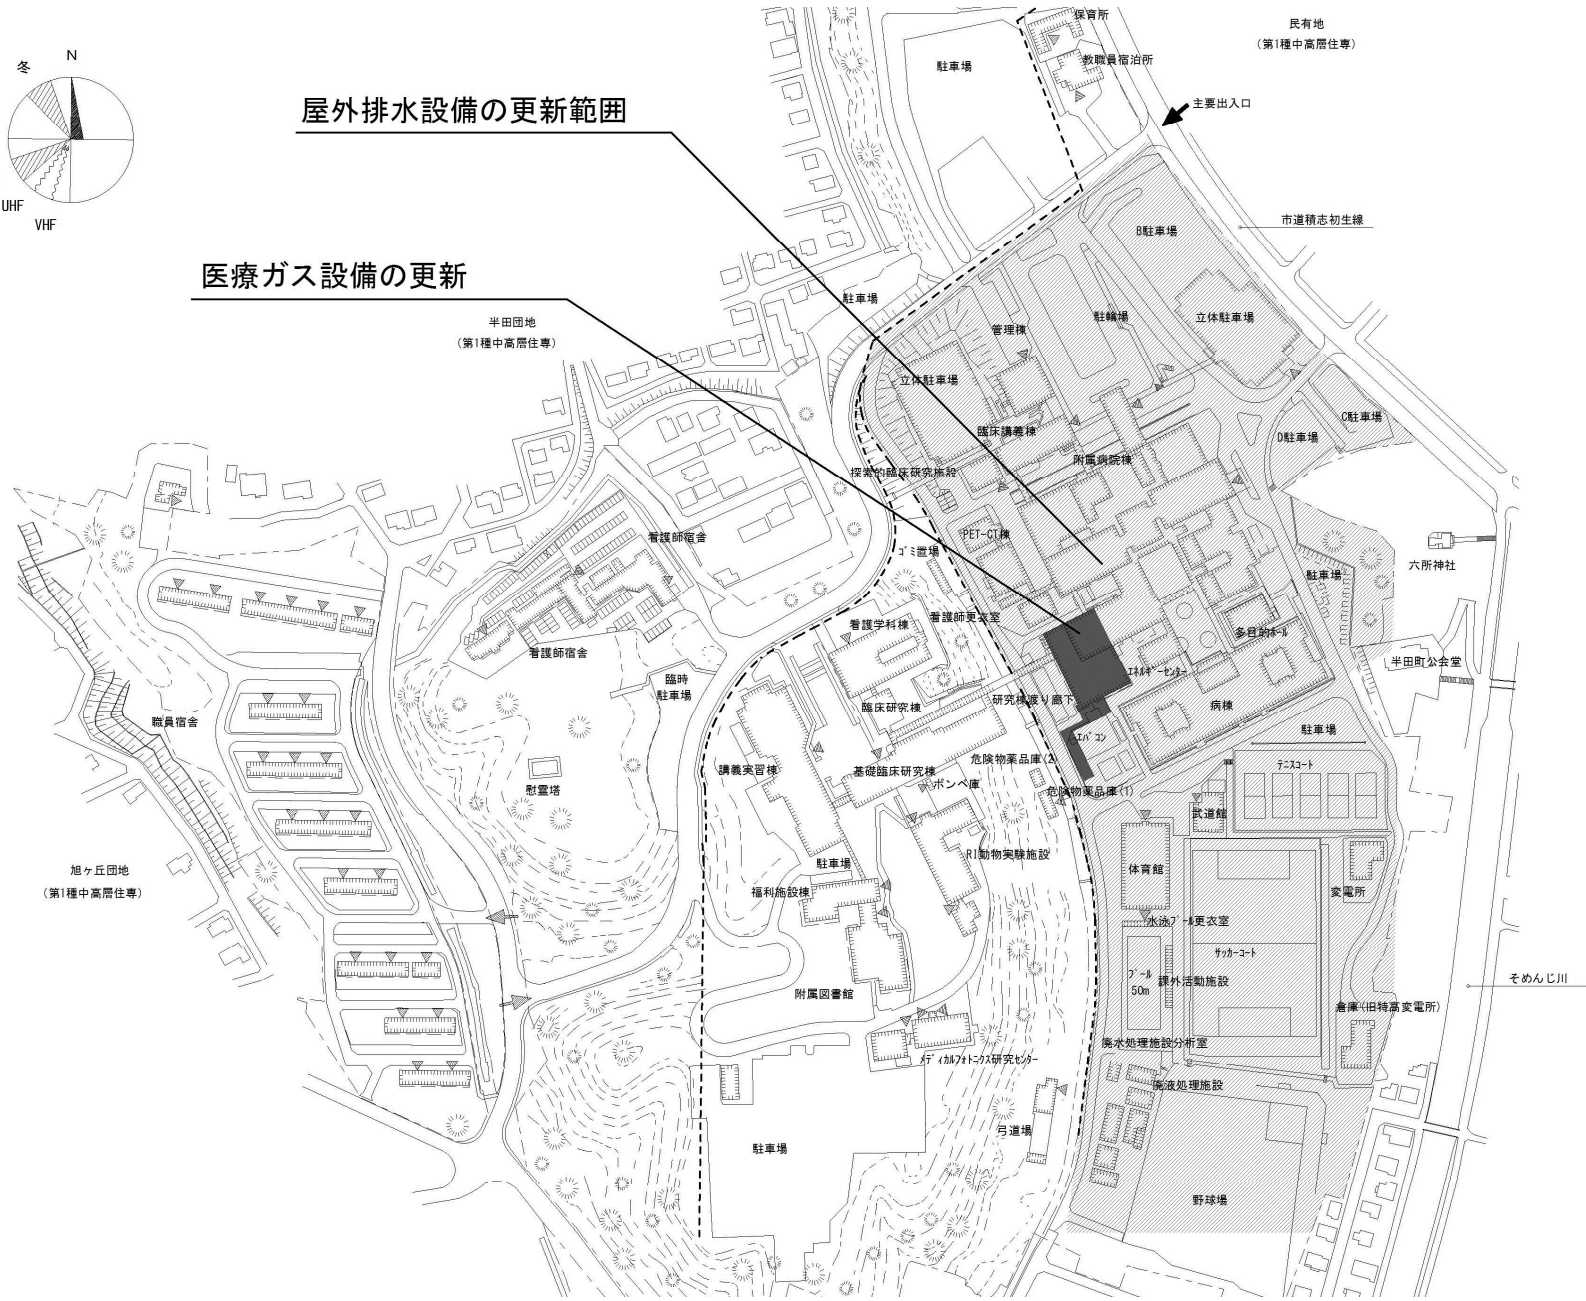


団地名	001 半田	事業名	浜松医科大学(医病)基幹環境整備(屋外排水設備更新等)	配置図	1/4000
-----	--------	-----	-----------------------------	-----	--------

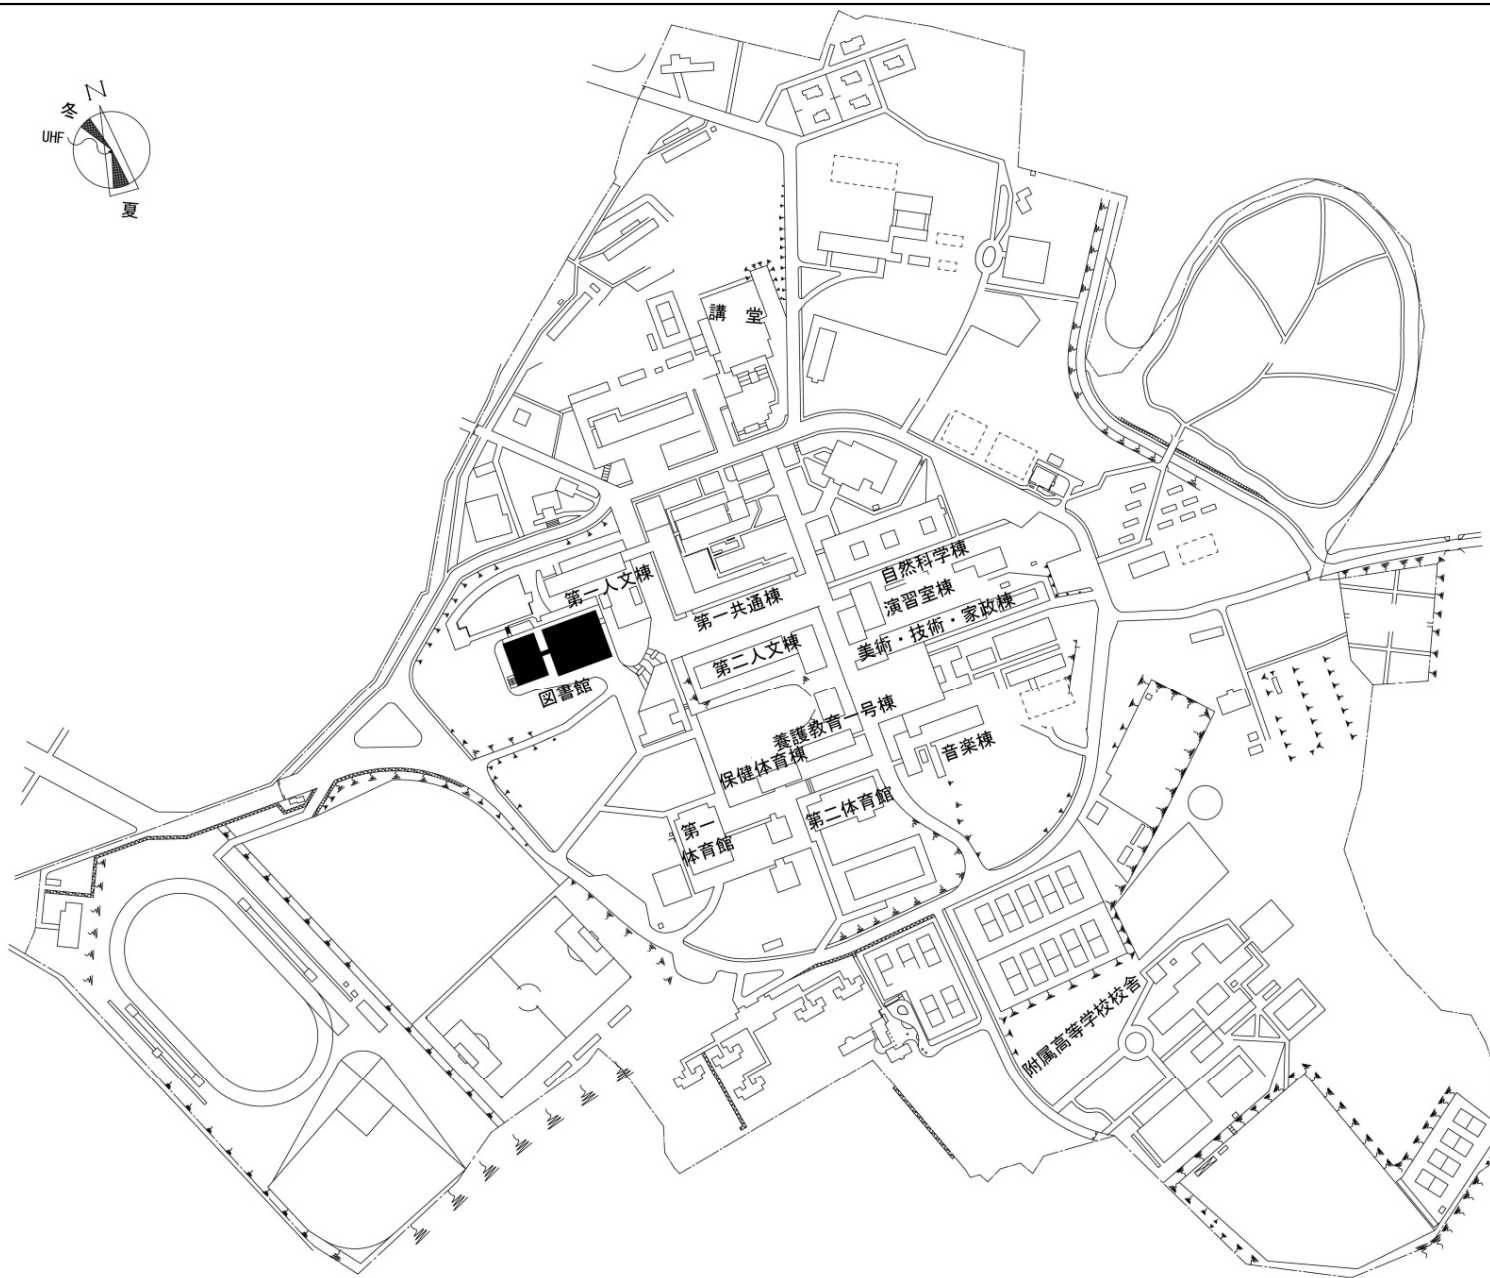


団地名	001 井ヶ谷	事業名	愛知教育大学(井ヶ谷)図書館改修	配置図	1/5,000
-----	---------	-----	------------------	-----	---------

屋外給水管更新
 屋外排水管新設
 支障配管切り直し
 困障
 原水槽新設
 RC水槽補修

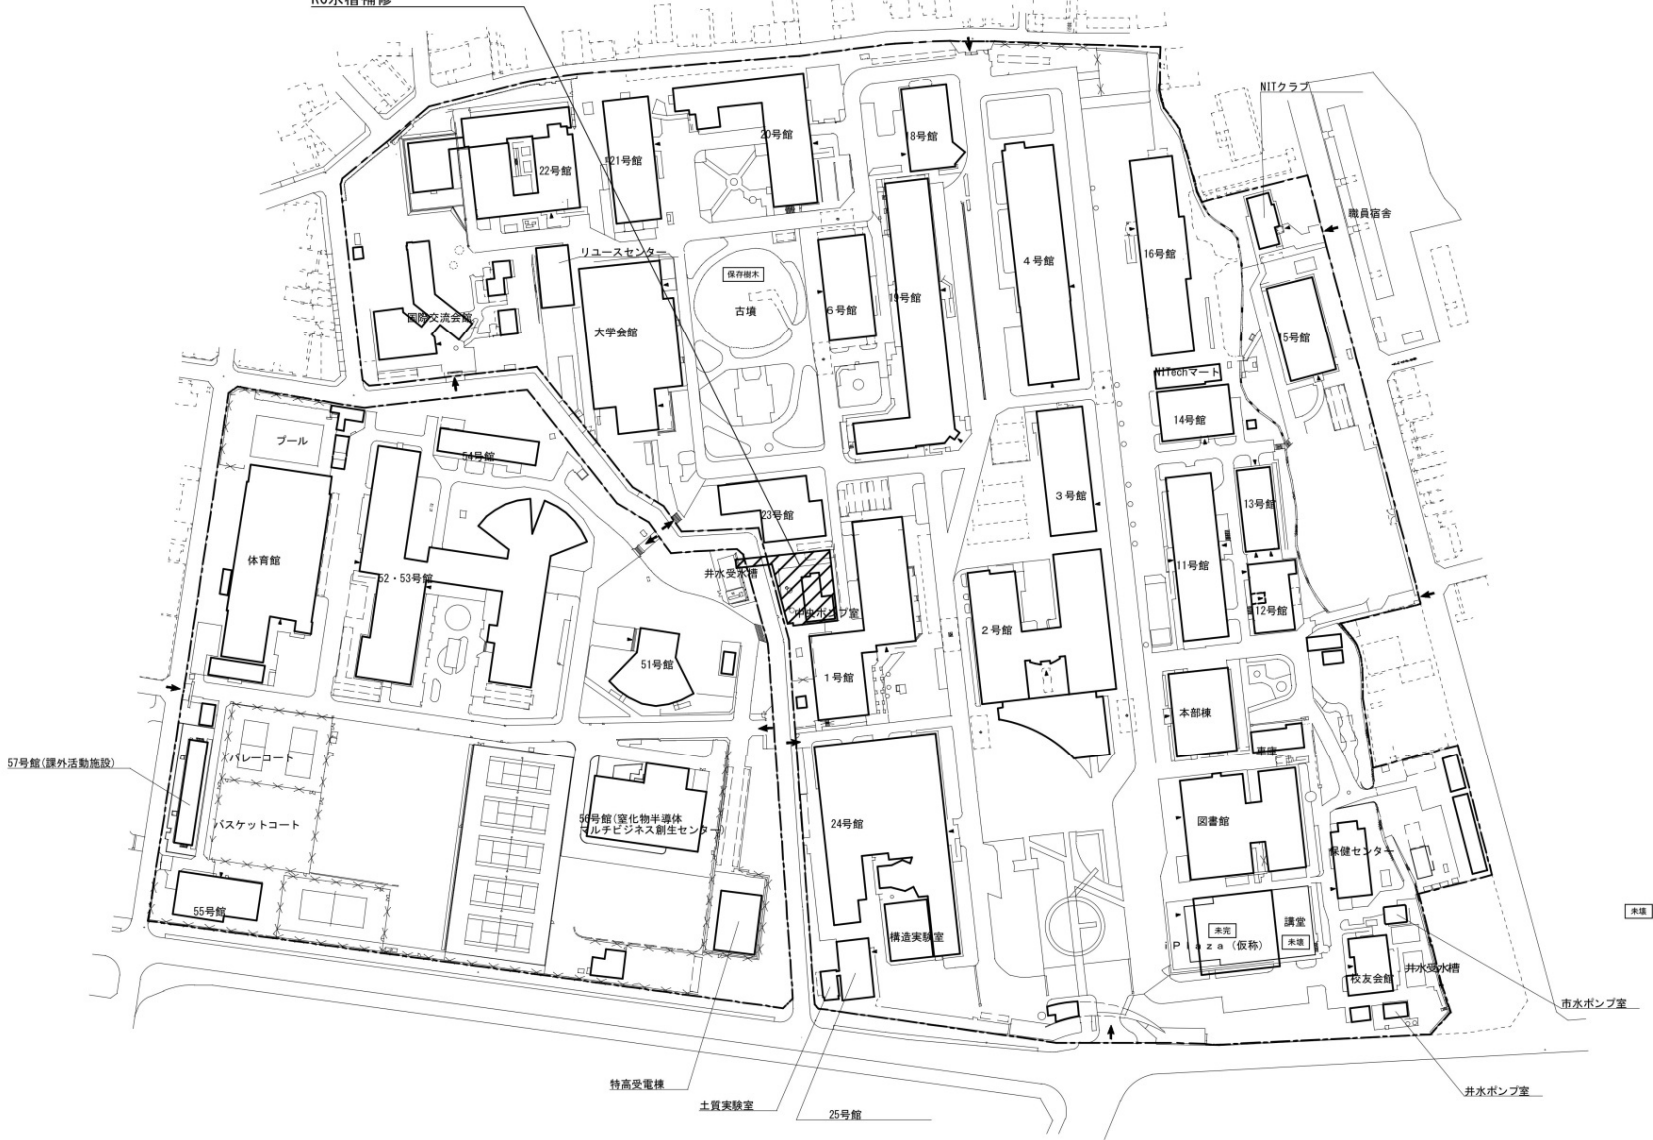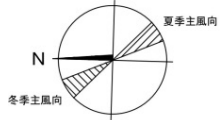


0 10 20 30 40 50 70 100 150 200m


団地名	001 御器所	事業名	名古屋工業大学(御器所)ライフライン再生(給水設備)	配置図	1/3000
-----	---------	-----	----------------------------	-----	--------

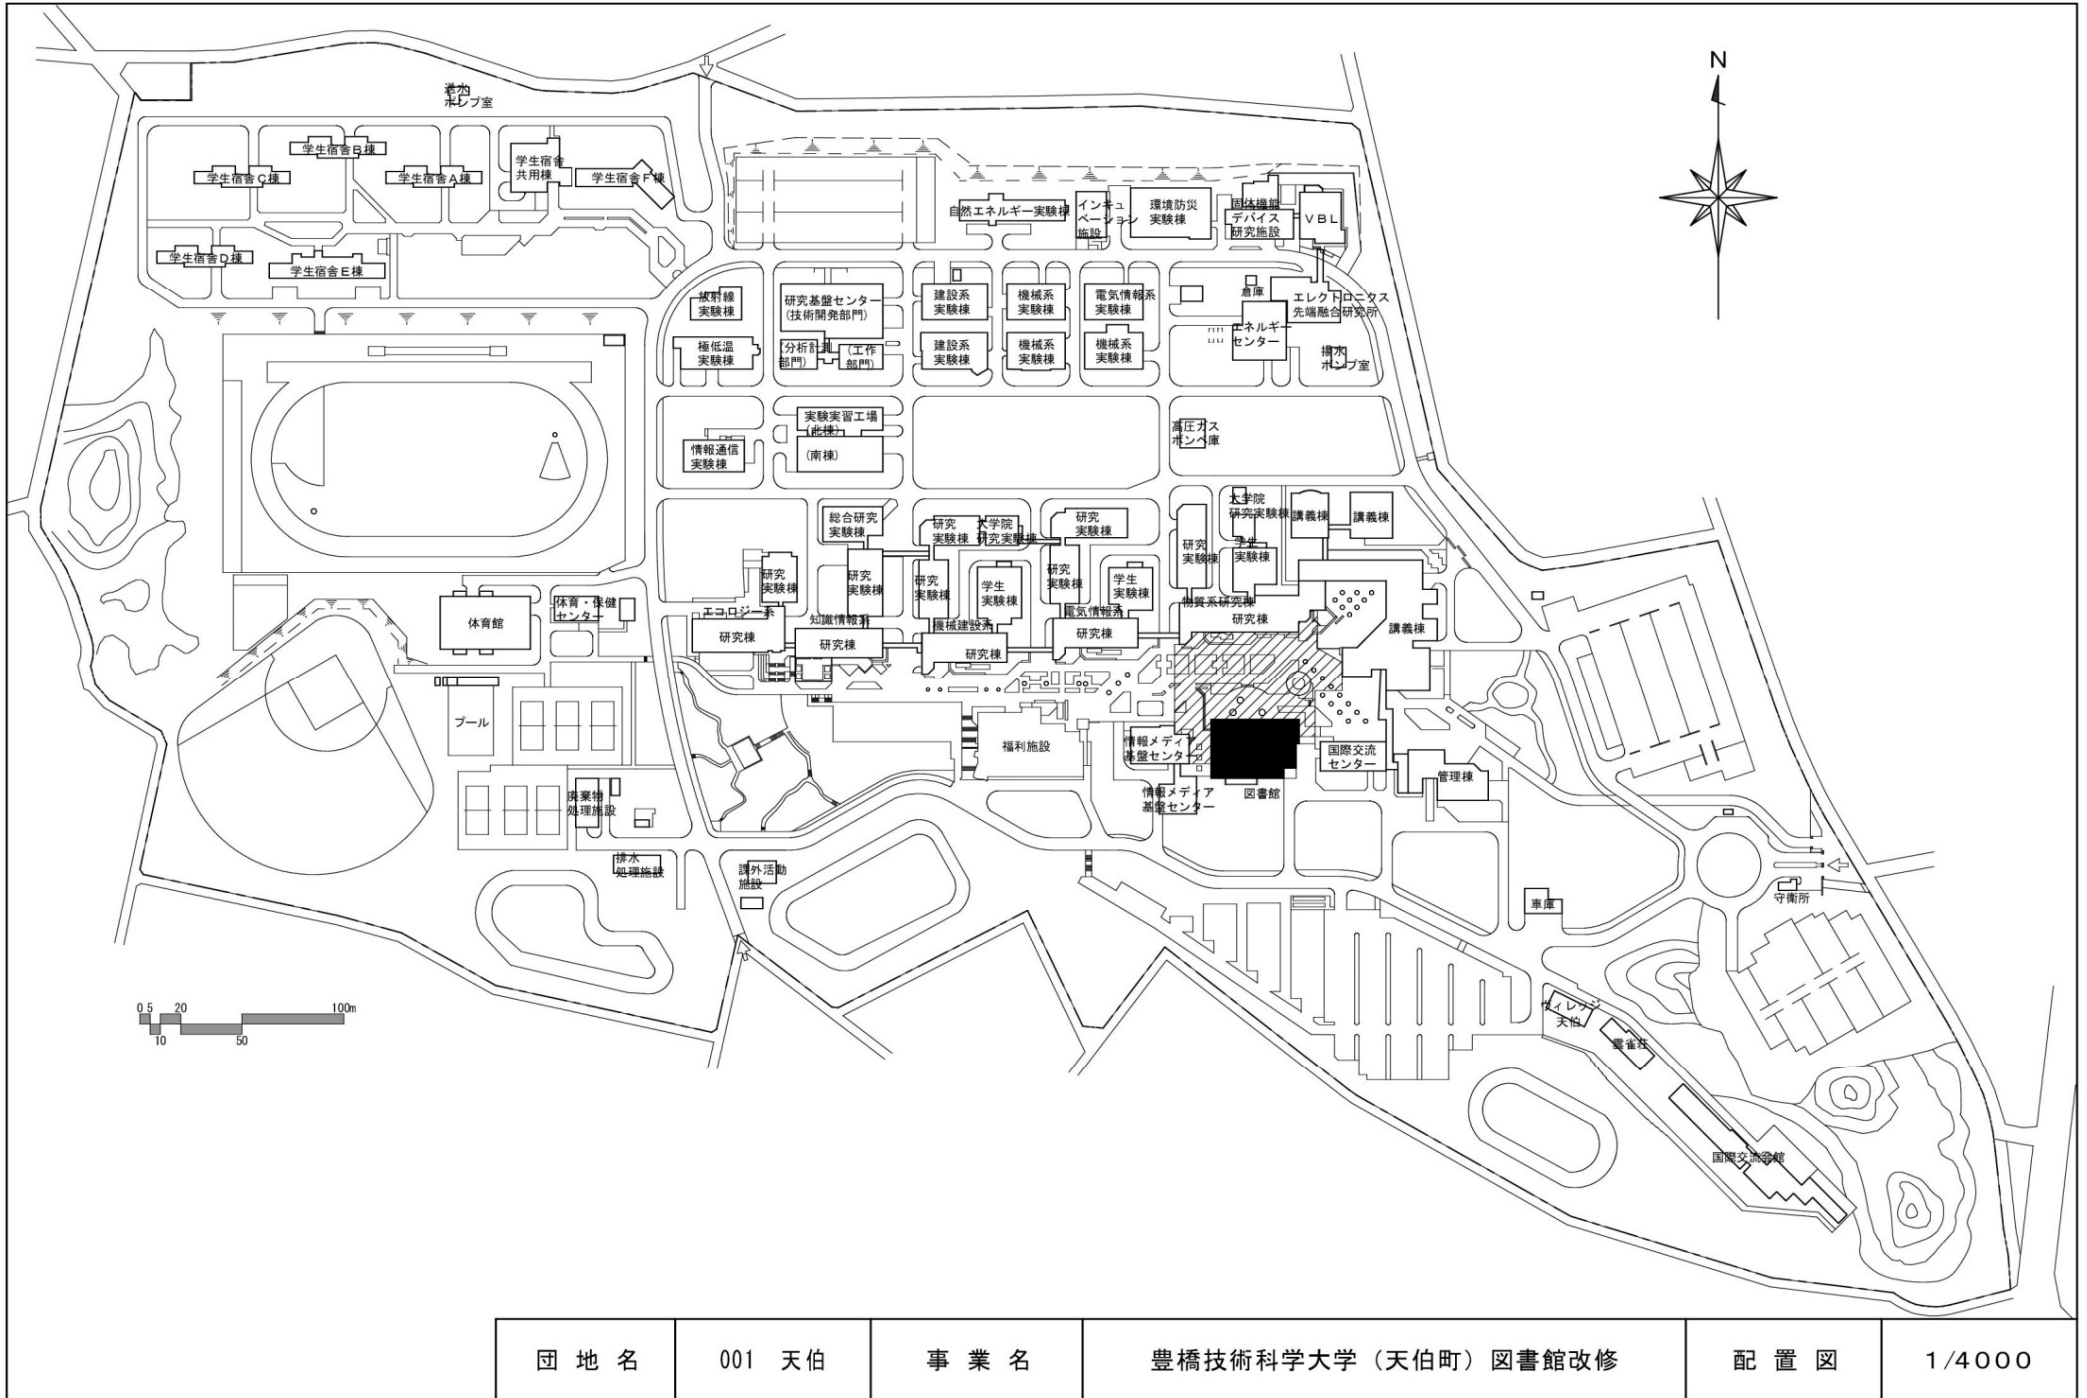


団地名	001 天伯	事業名	豊橋技術科学大学（天伯町）図書館改修	配置図	1/4000
-----	--------	-----	--------------------	-----	--------

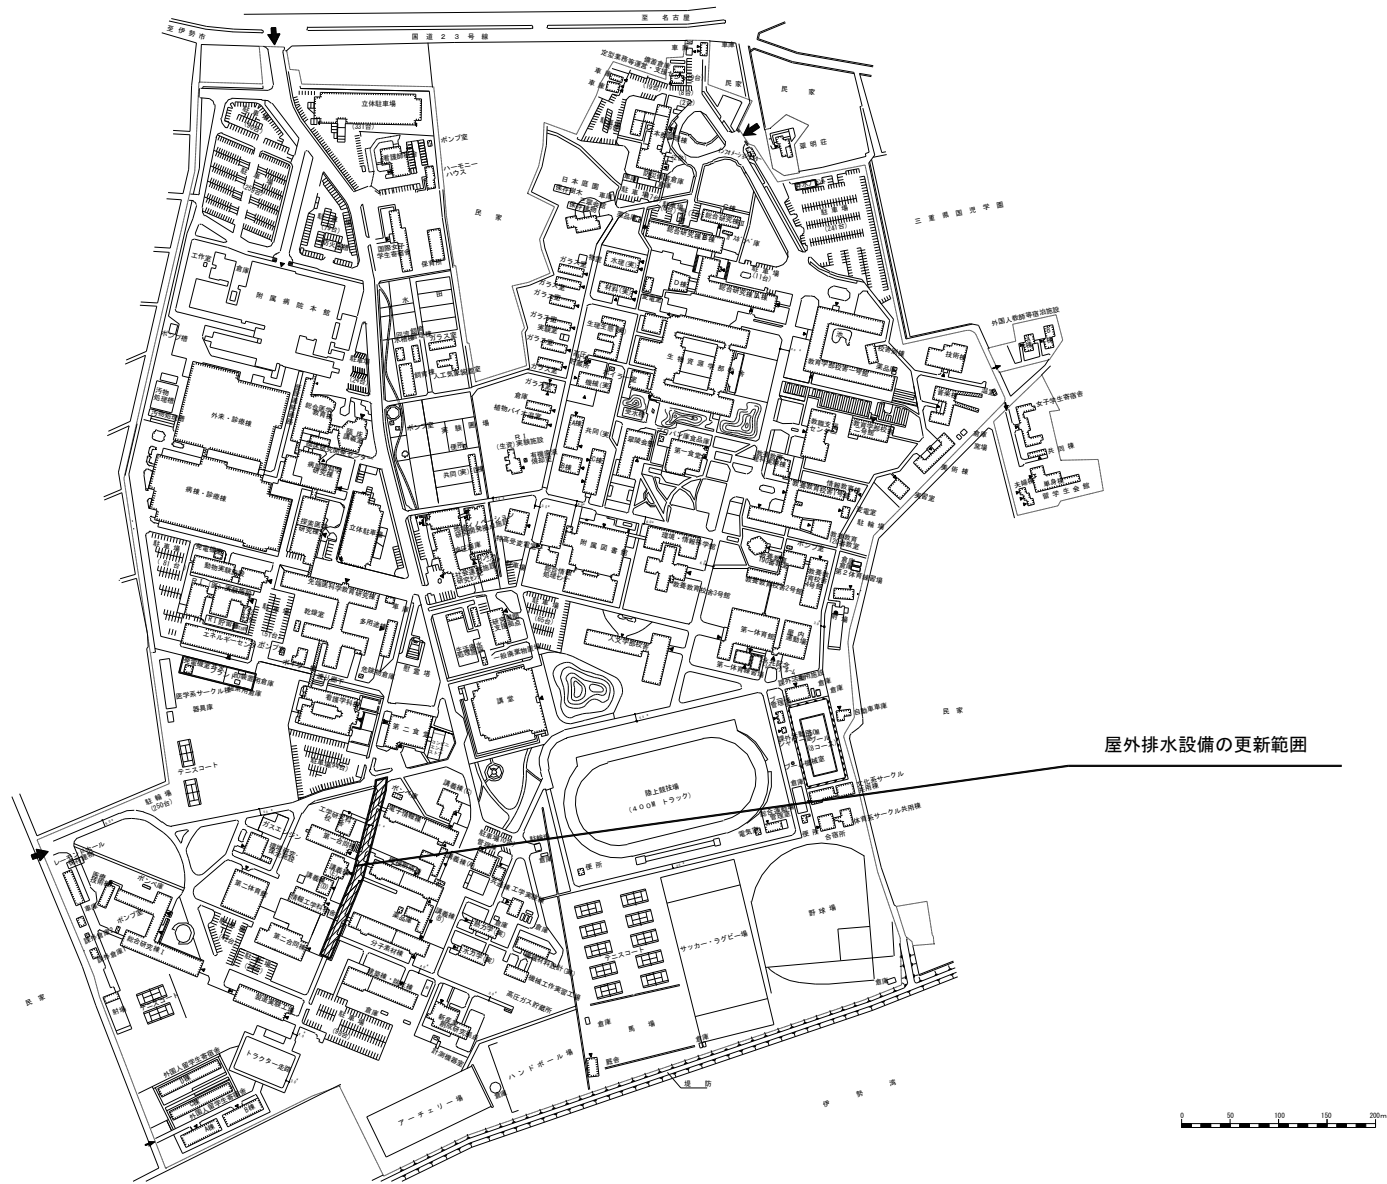


団地名	001 上浜	事業名	三重大学(上浜)ライフライン再生(排水設備)	配置図	1/8000
-----	--------	-----	------------------------	-----	--------

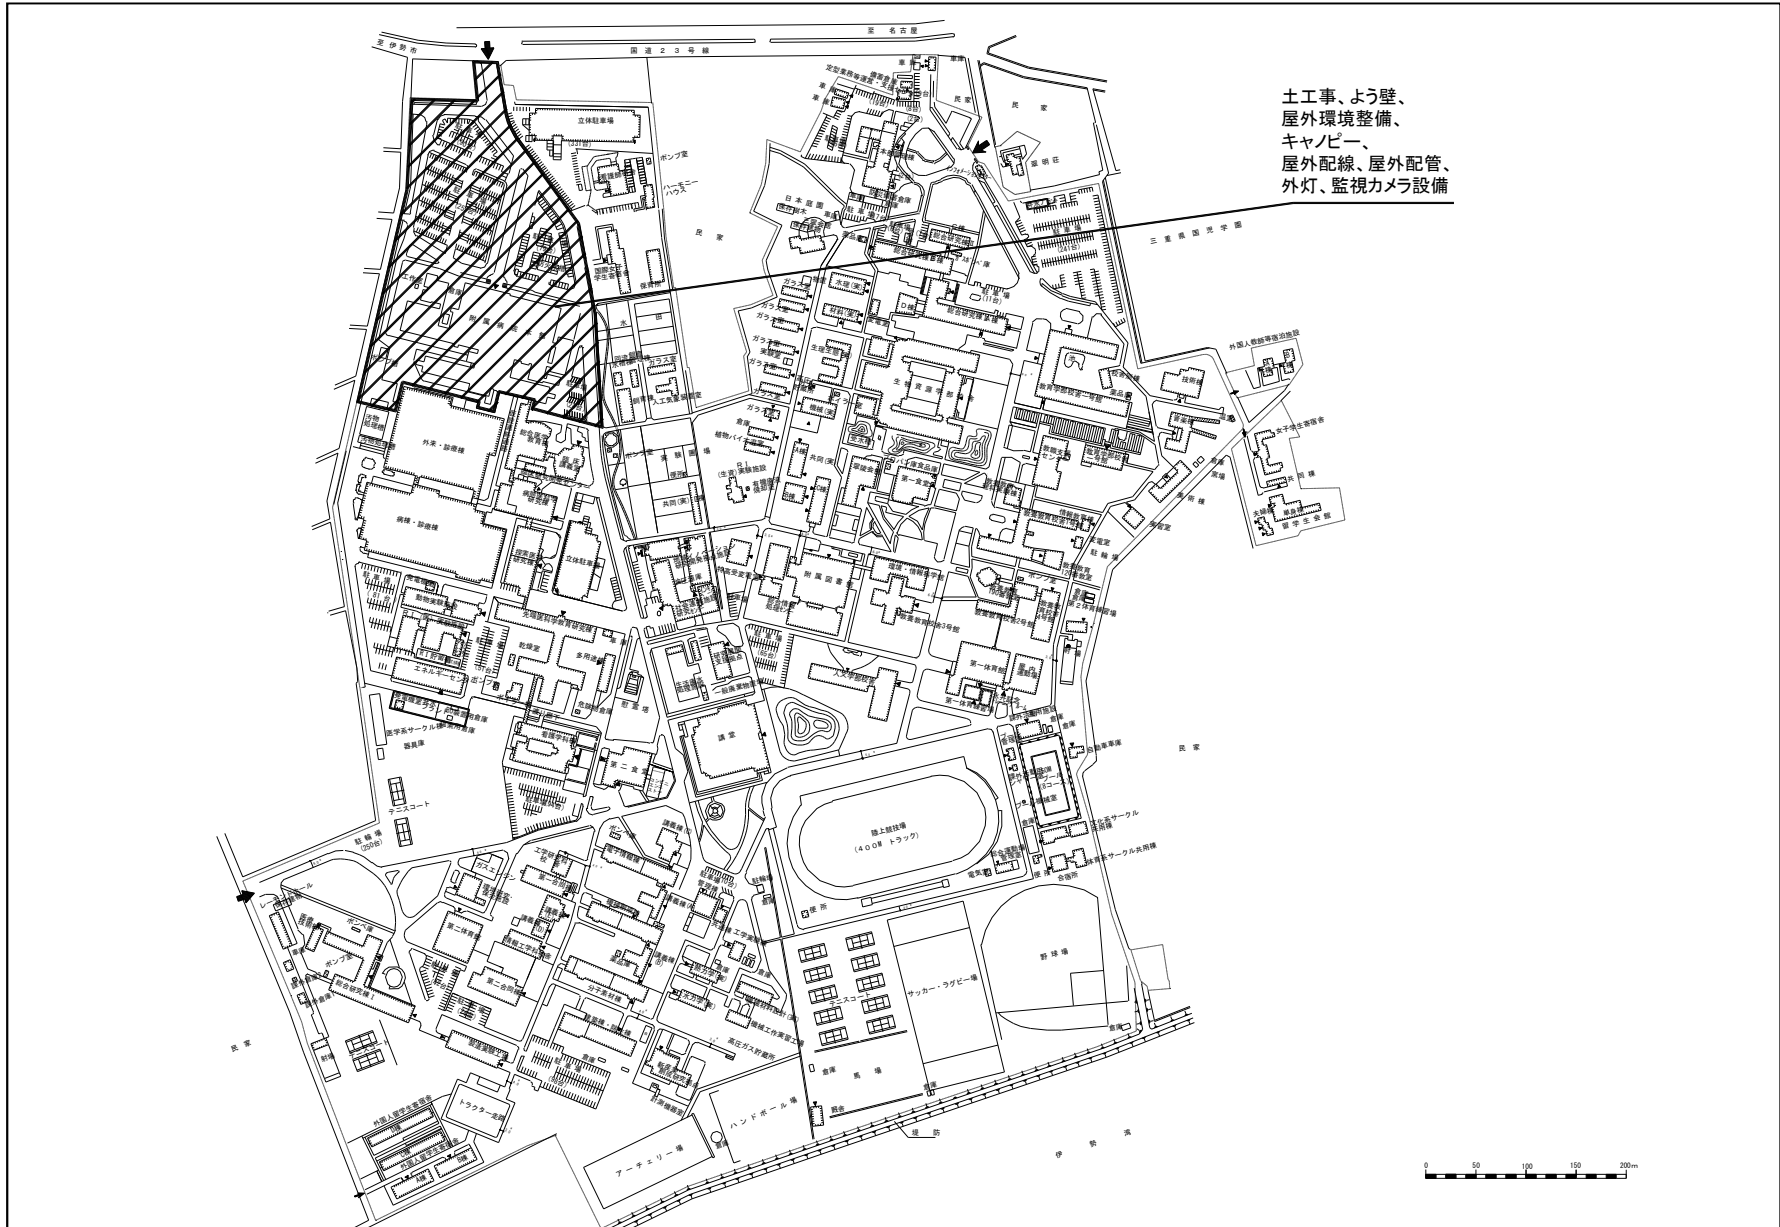

団地名	001 上浜	事業名	三重大学(医病)基幹・環境整備(屋外環境整備)	配置図	1/8000
-----	--------	-----	-------------------------	-----	--------

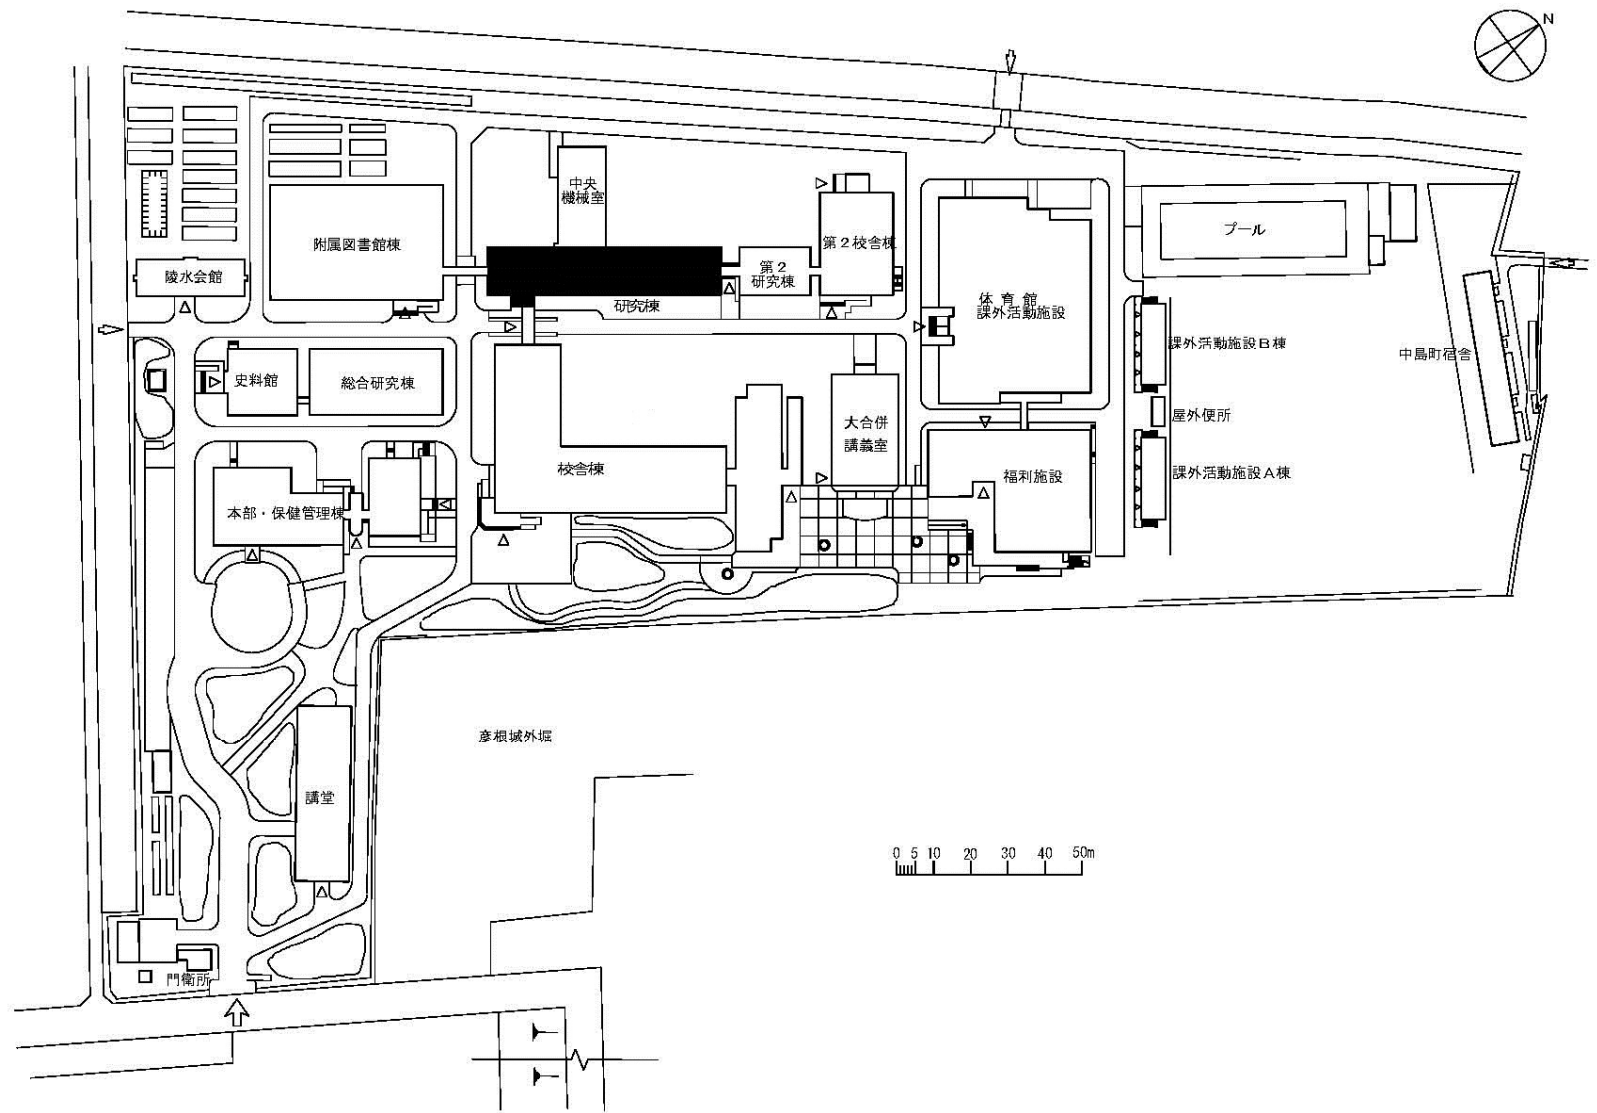


団地名	001彦根	事業名	滋賀大学(彦根)総合研究棟改修(経済学系)	配置図	1/2000
-----	-------	-----	-----------------------	-----	--------

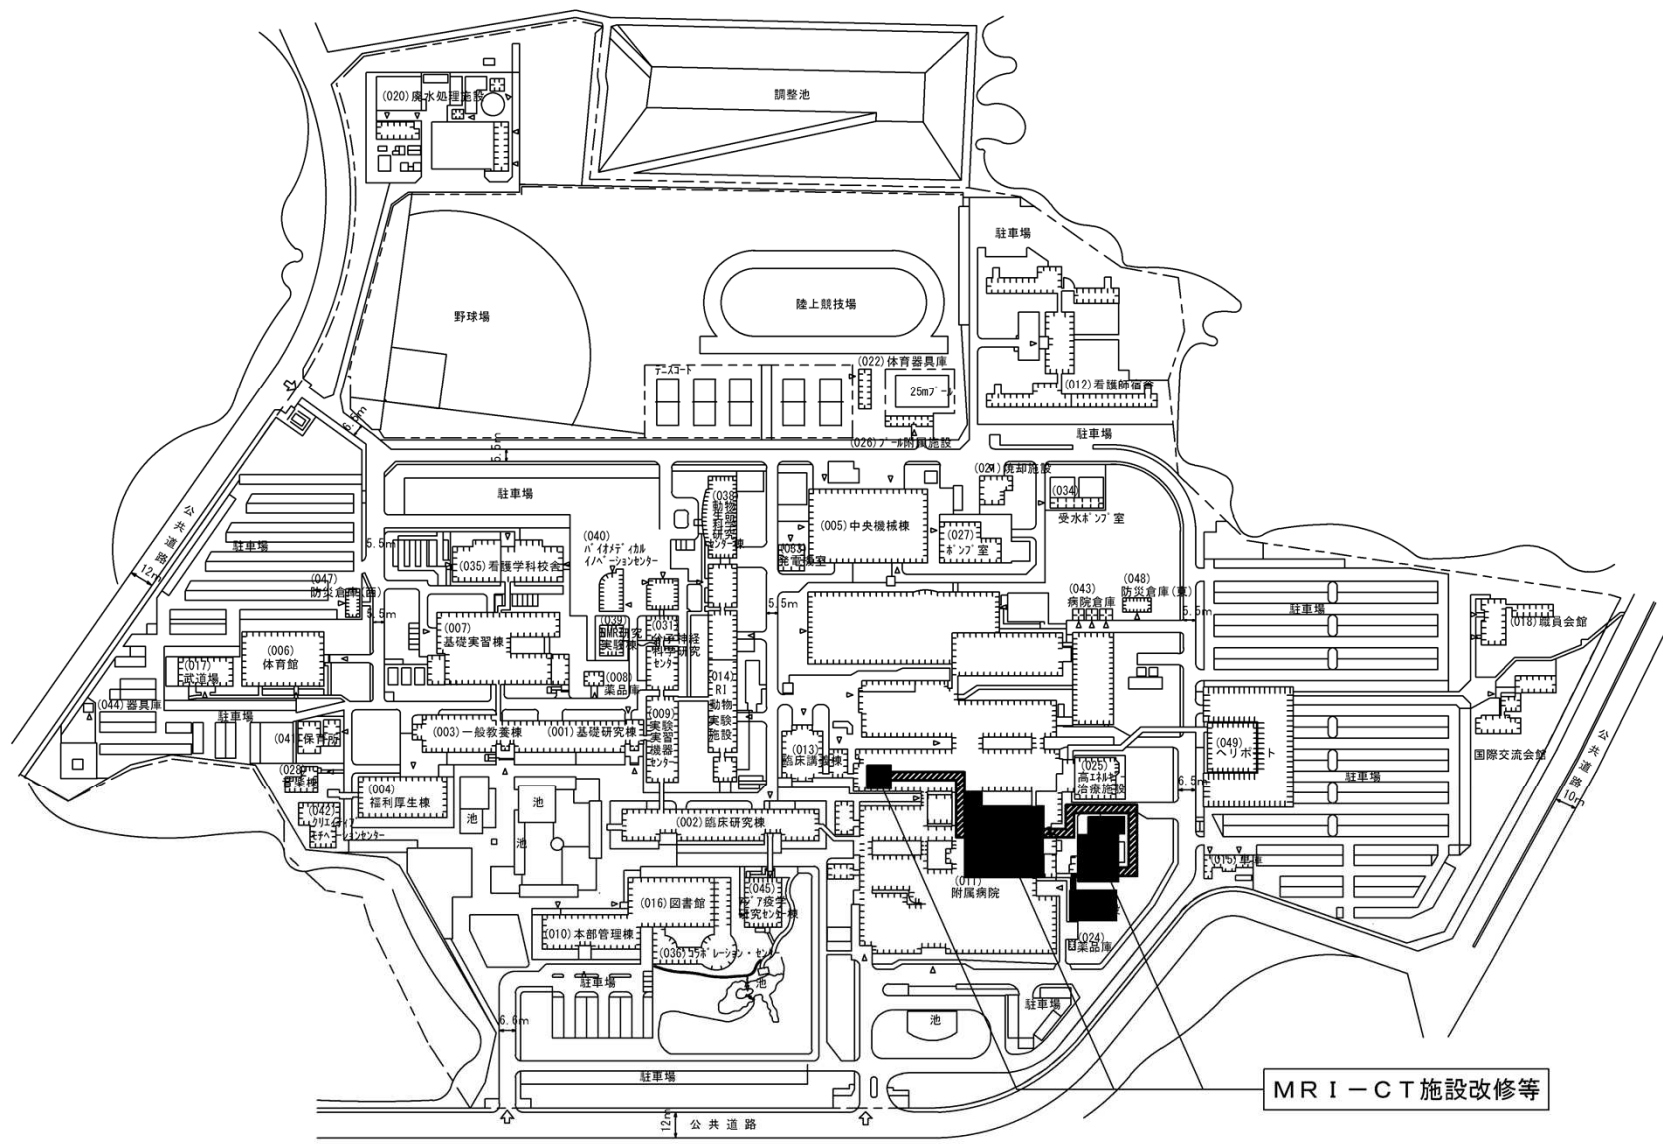


MRI-CT施設改修等

団地名	001 瀬田月輪	事業名	滋賀医科大学(医病)MRI-CT施設改修等	配置図	1/4000
-----	----------	-----	-----------------------	-----	--------

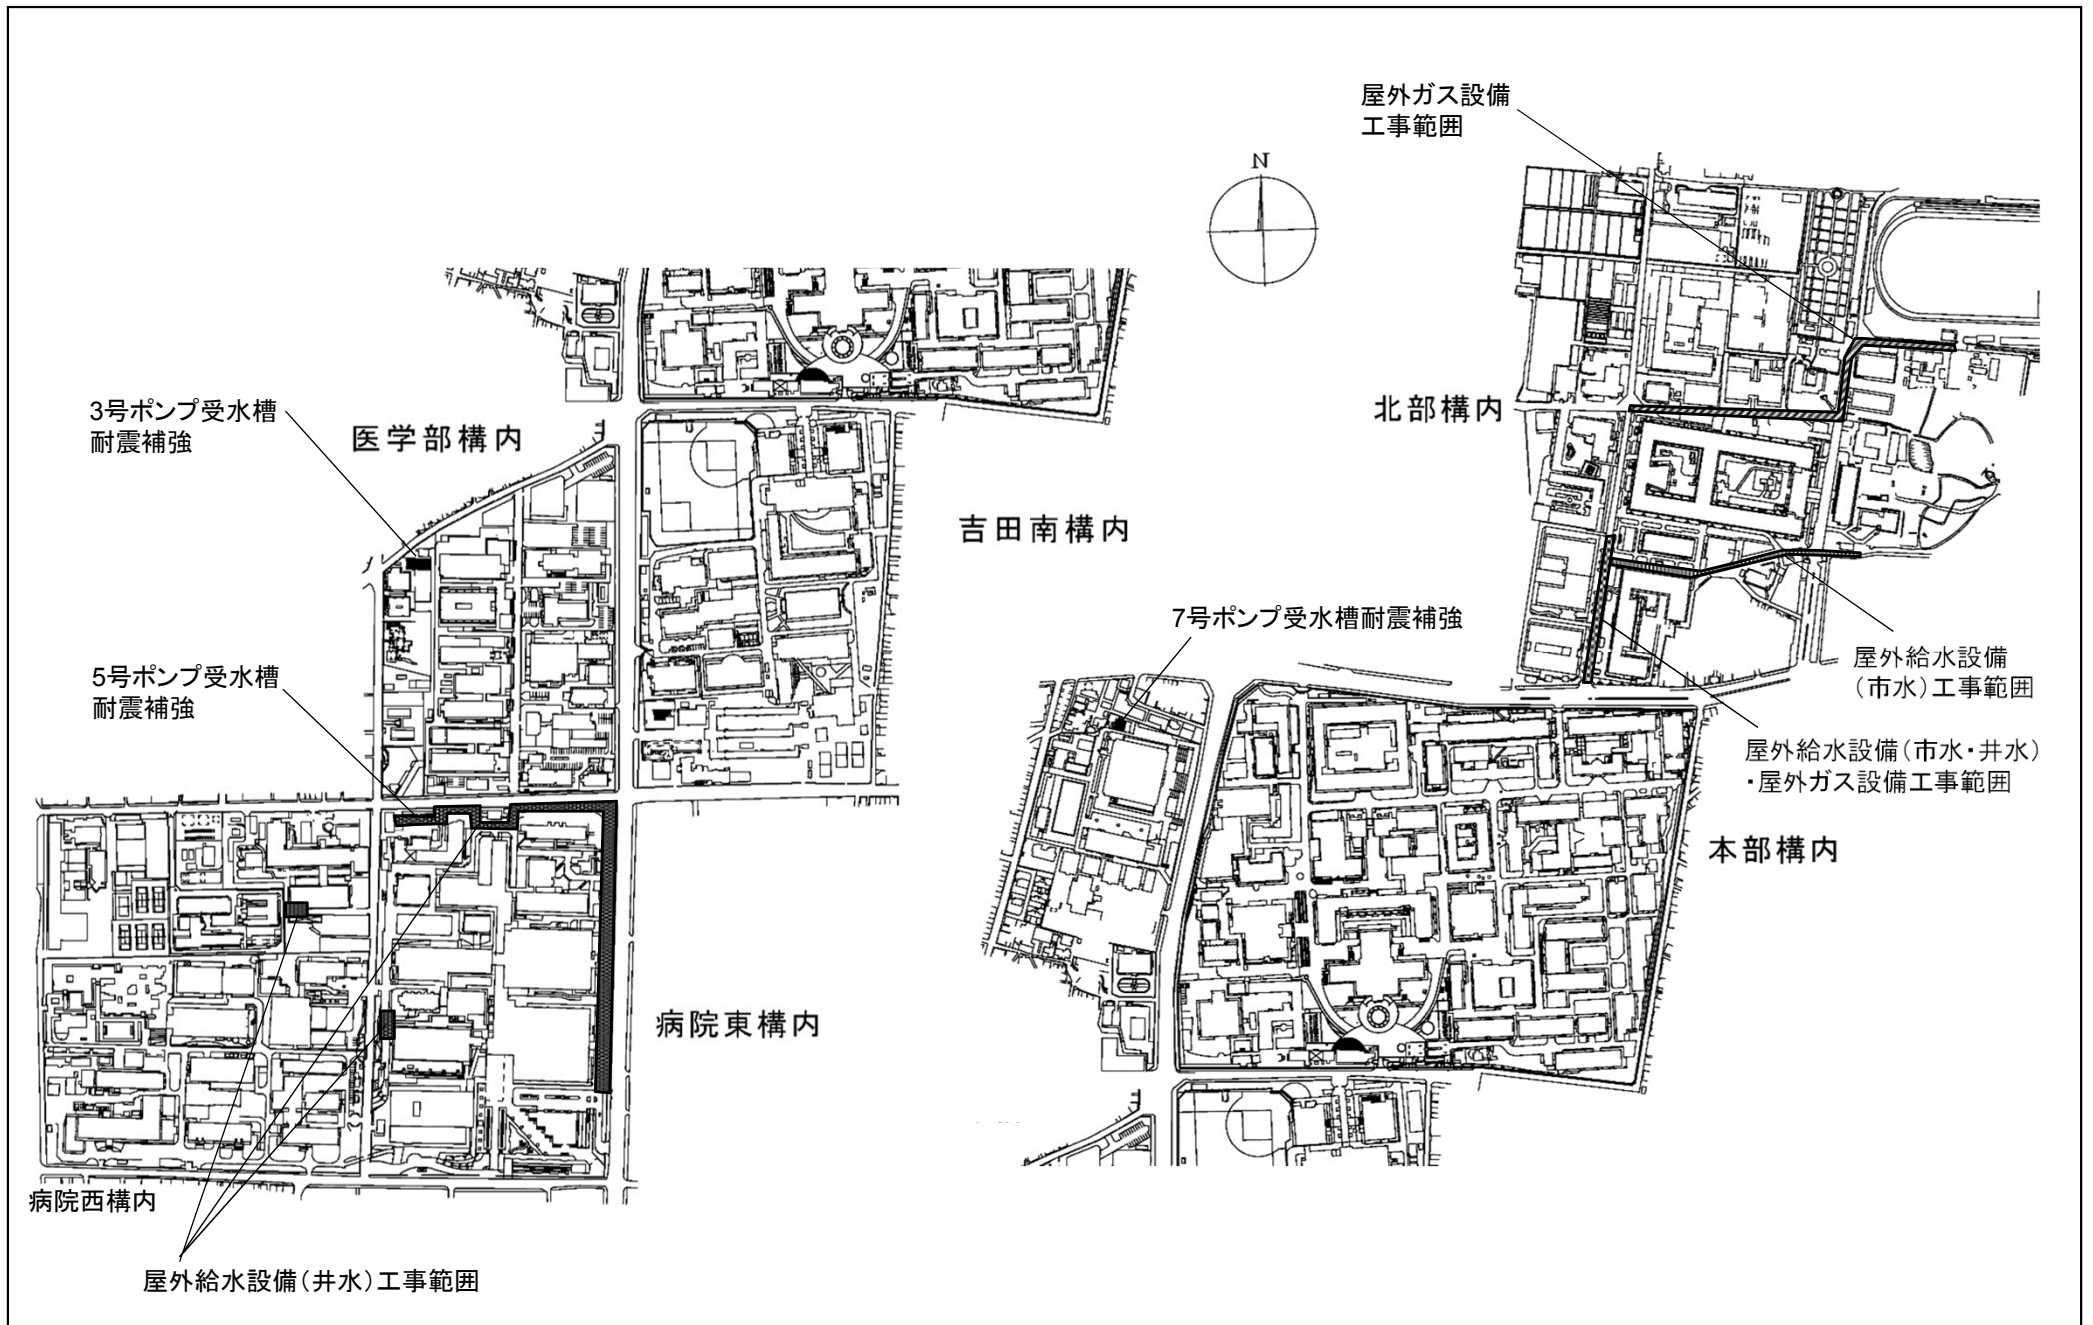




団地名	吉田	事業名	京都大学(吉田)ライフライン再生(ガス設備等)	配置図	1/7500
-----	----	-----	-------------------------	-----	--------

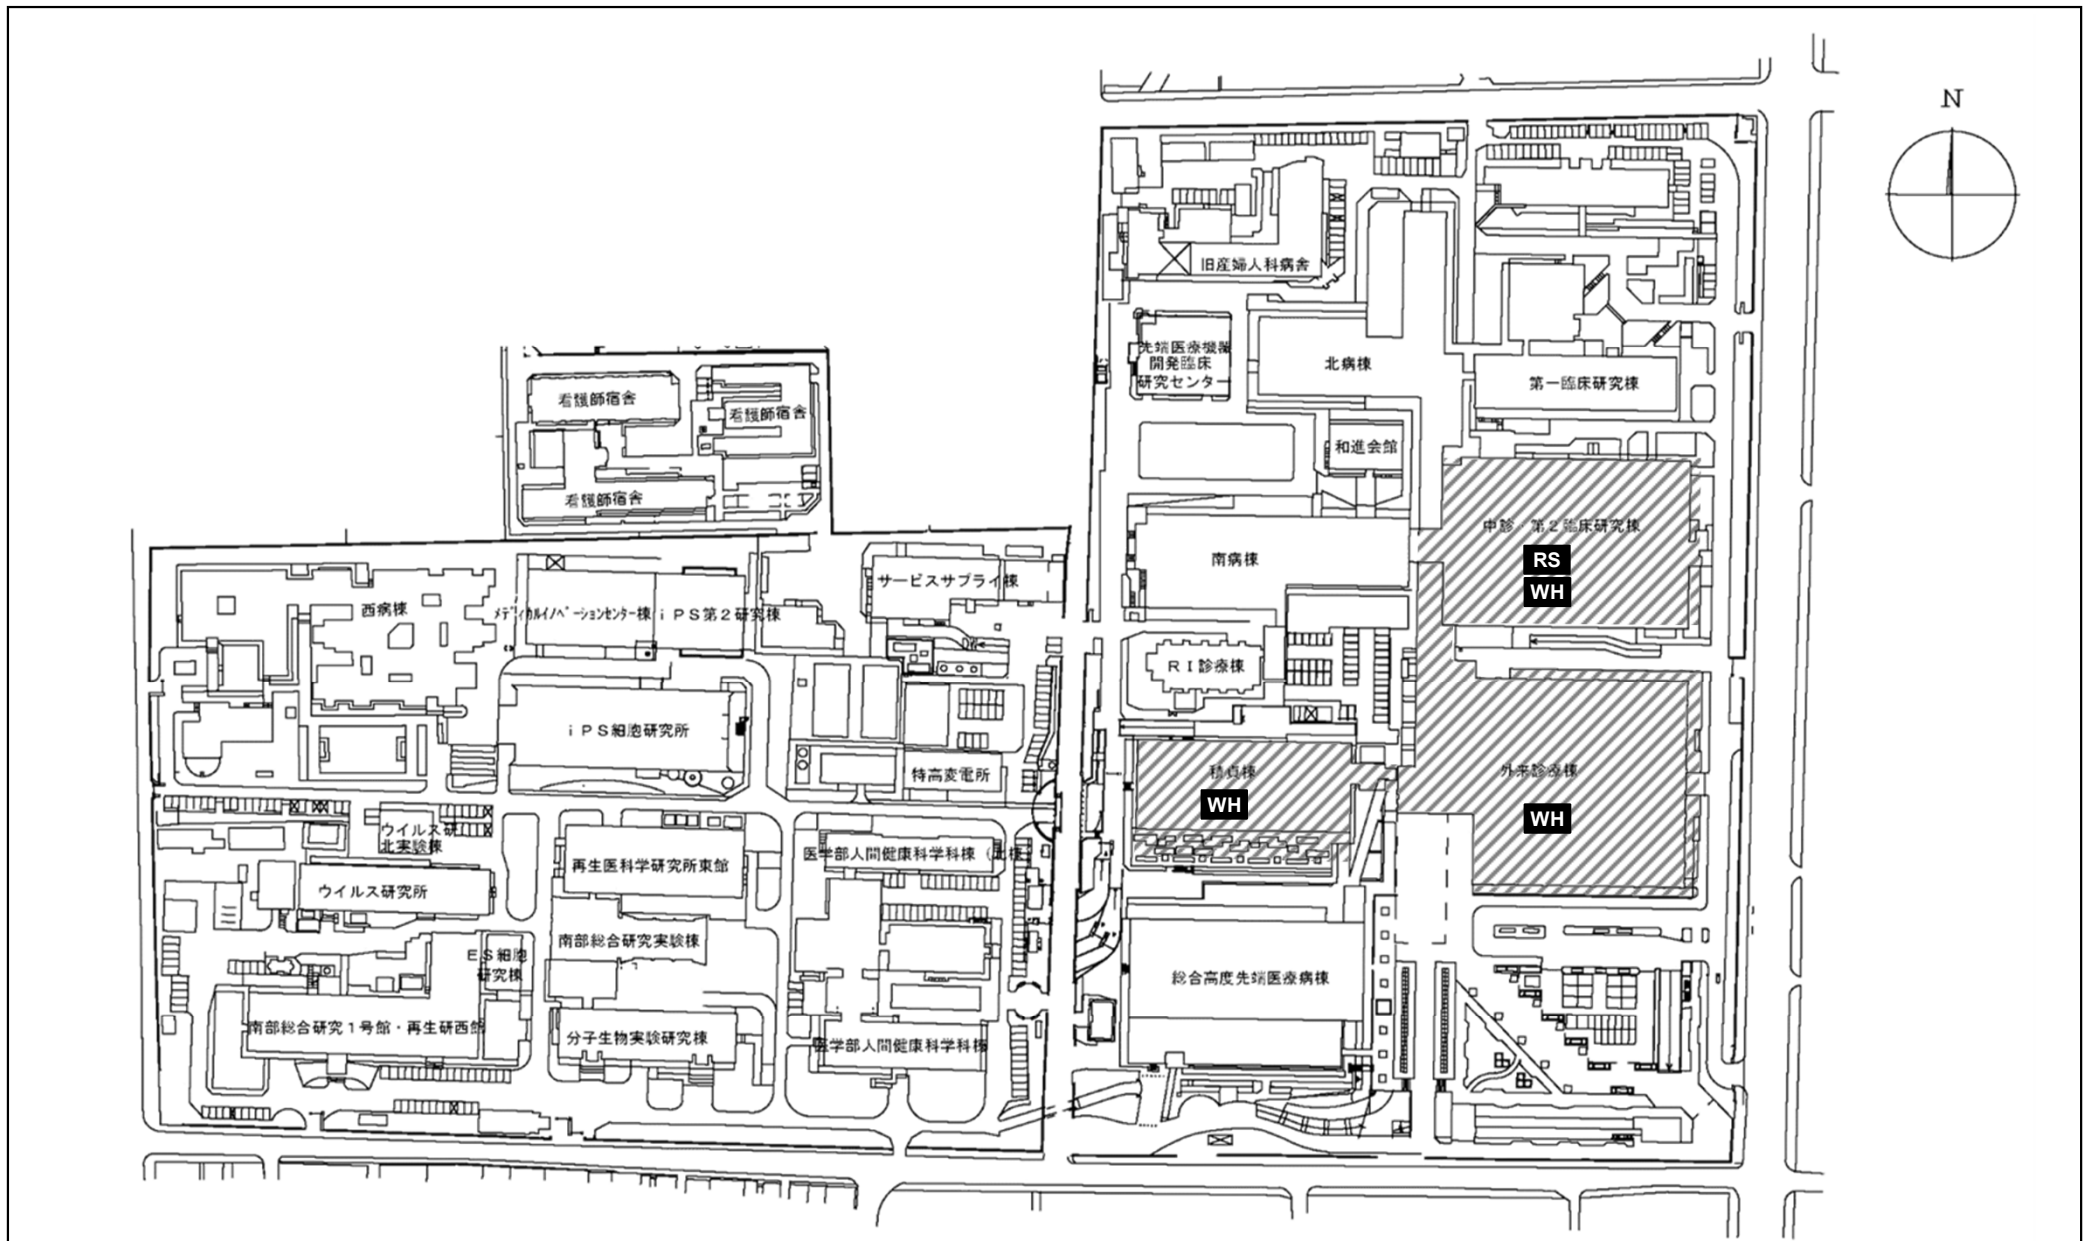

RS : 直流電源装置



WH : 電力監視装置

団地名	003 南部	事業名	京都大学(医病)基幹・環境整備(自動制御機器更新)	配置図	1/3000
-----	--------	-----	---------------------------	-----	--------

 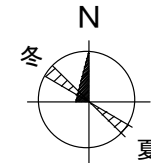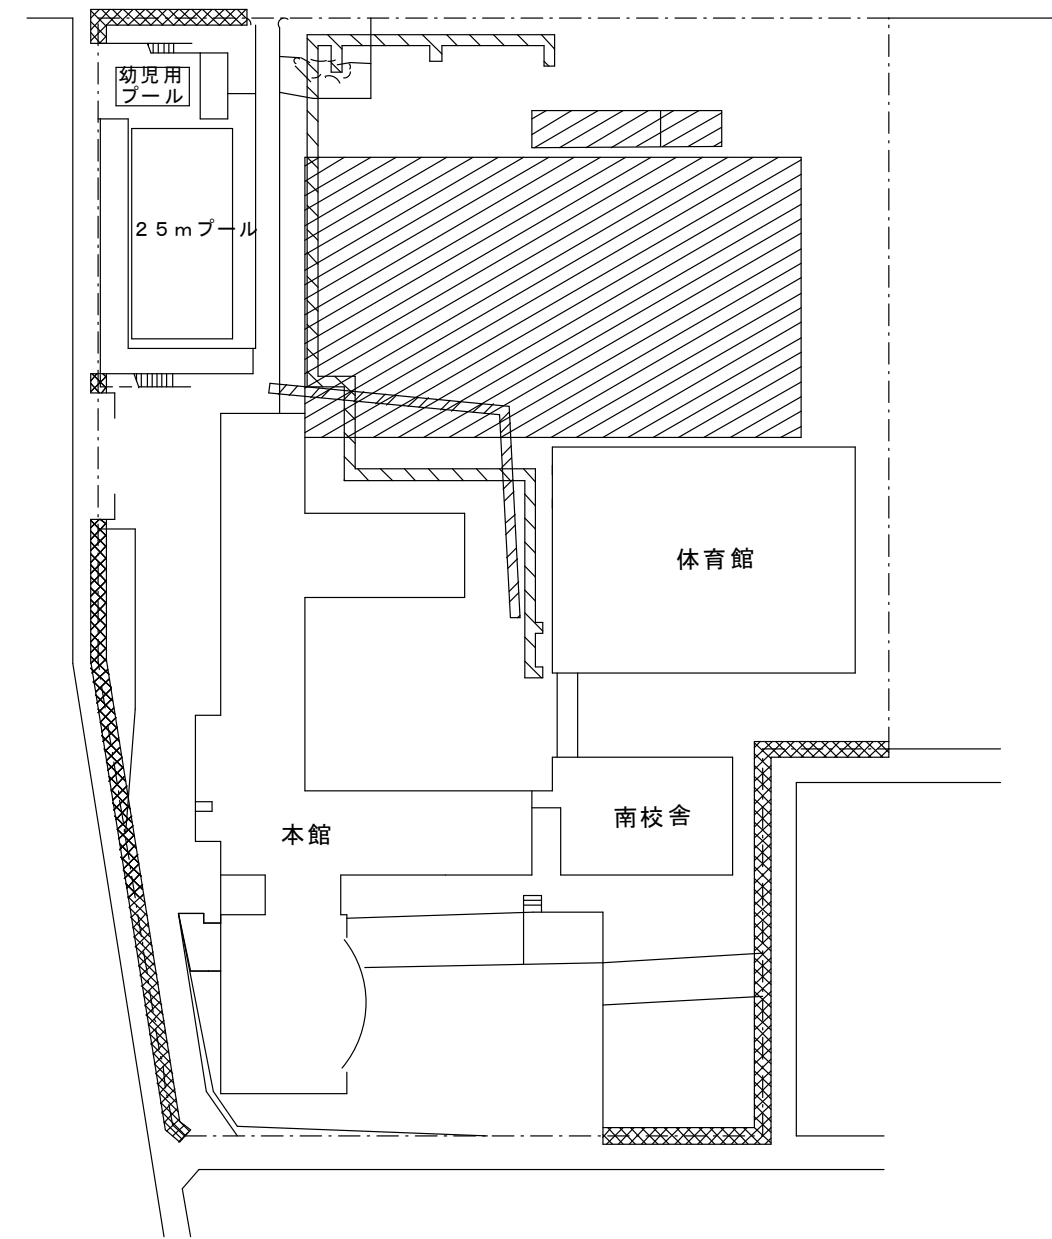


筒井伊賀
(桃山小学校)


団地名	005筒井伊賀	事業名	京都教育大学(筒井伊賀(附小))基幹・環境整備 (屋外運動場等)	配置図	1/1000
-----	---------	-----	-------------------------------------	-----	--------

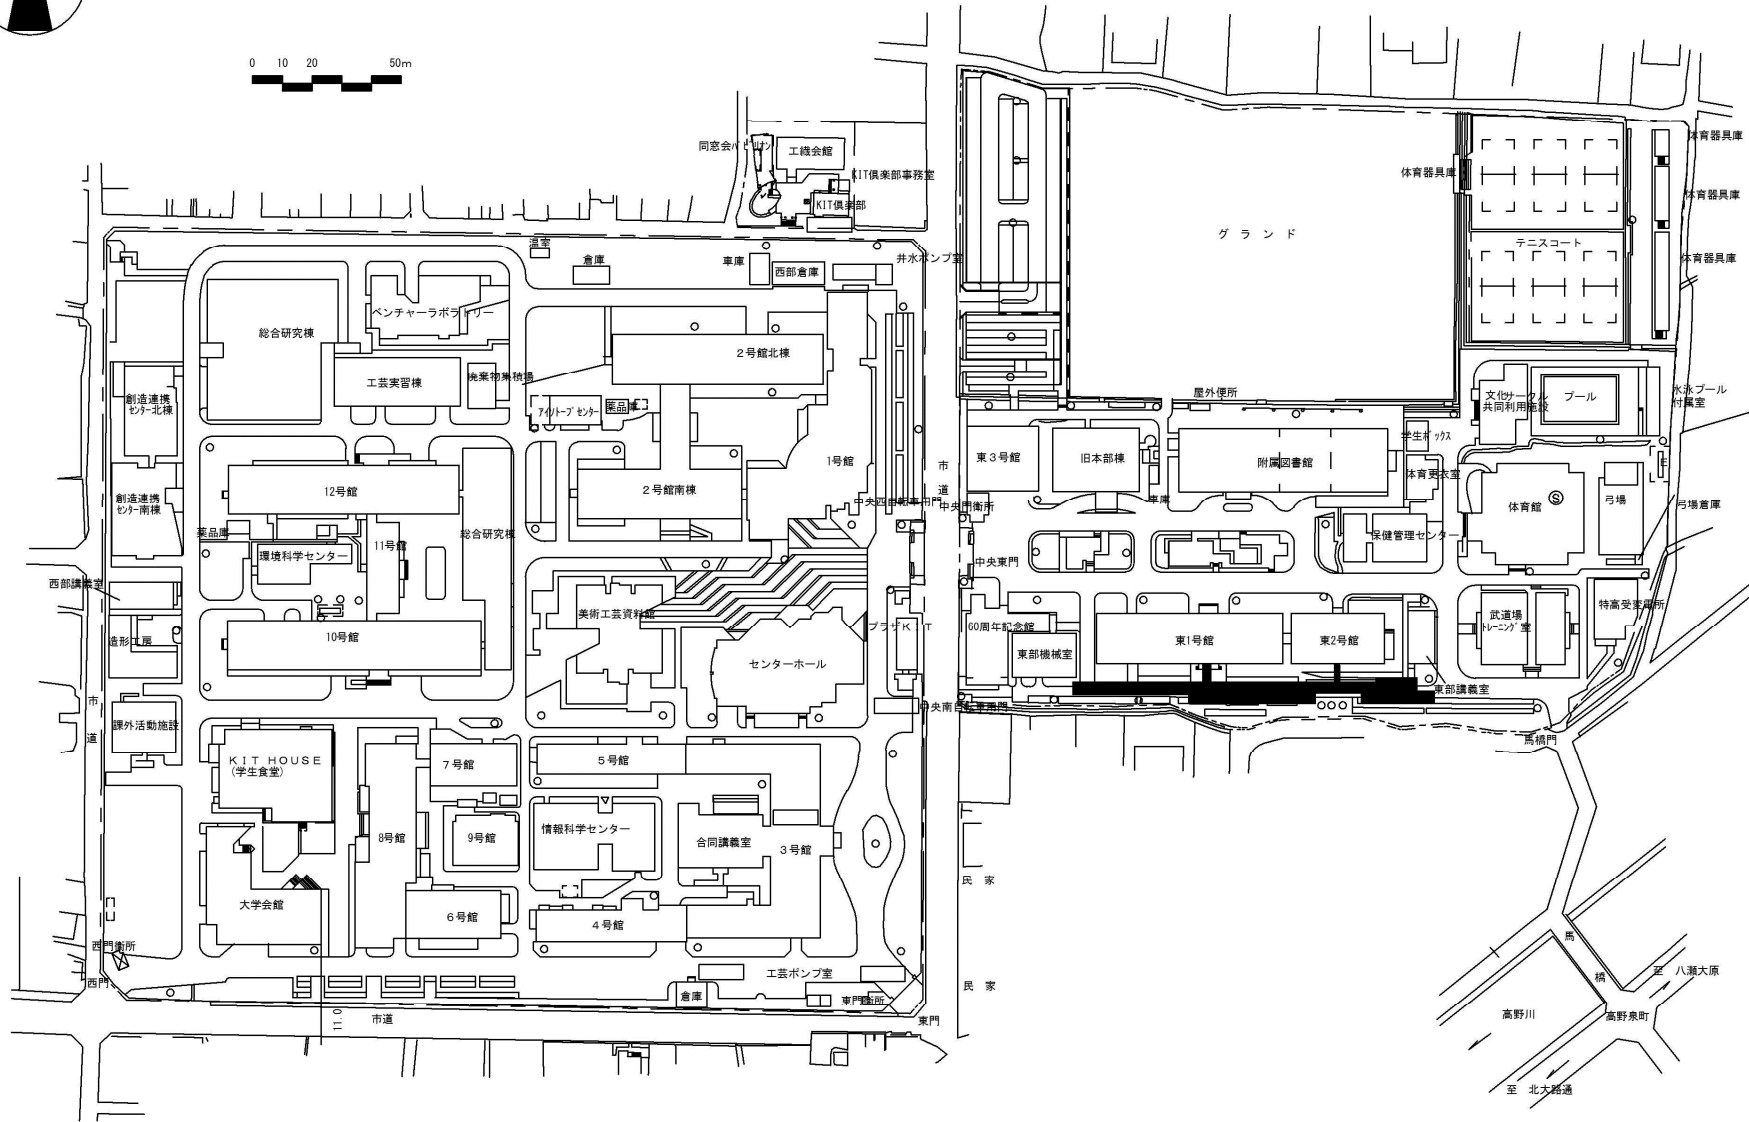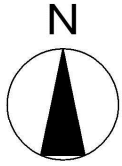



団地名	001 松ヶ崎	事業名	京都工芸繊維大学(松ヶ崎)実験研究棟 (デザイン工学系)	配置図	1/2500
-----	---------	-----	---------------------------------	-----	--------

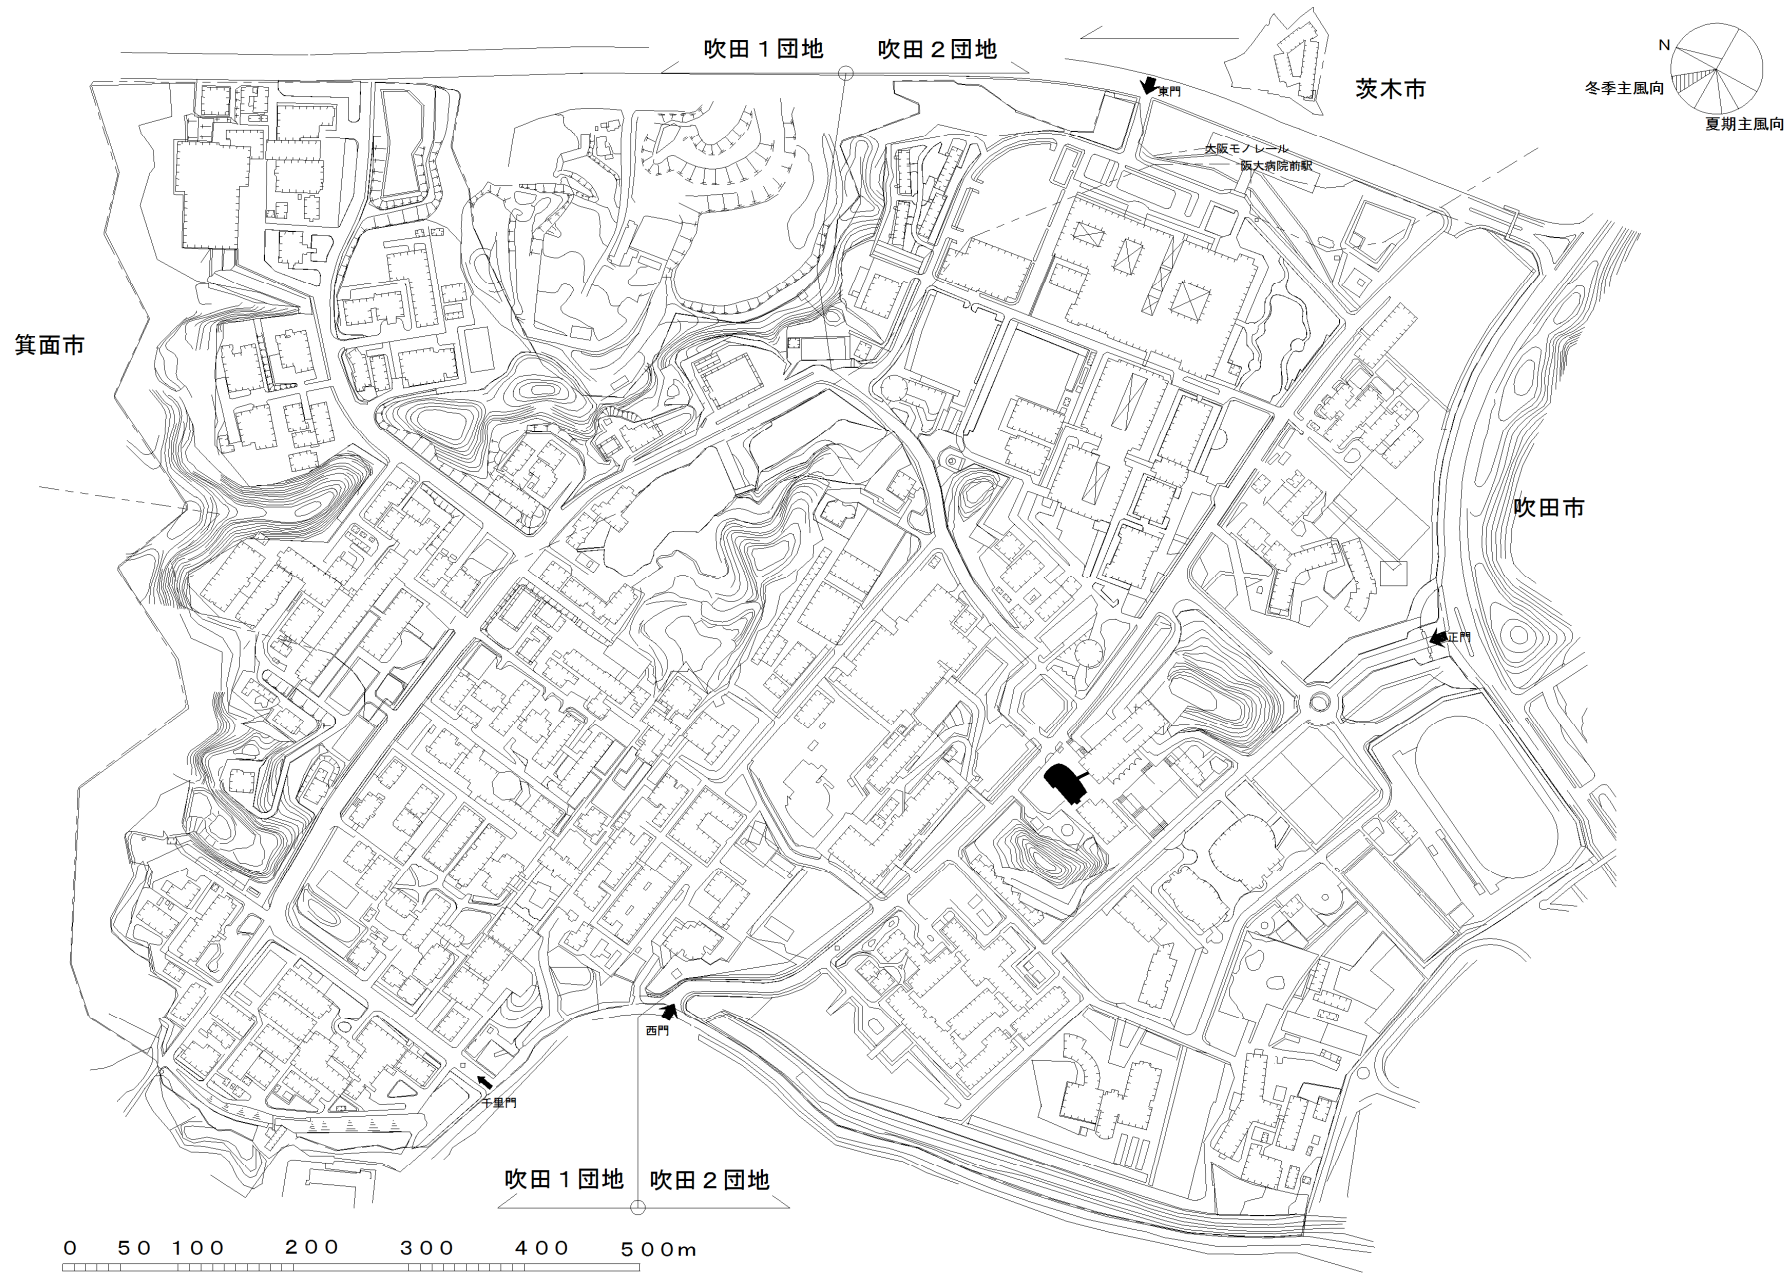



団地名	003 吹田2	事業名	大阪大学(吹田)総合研究棟(文理融合型)	配置図	1/7000
-----	---------	-----	----------------------	-----	--------

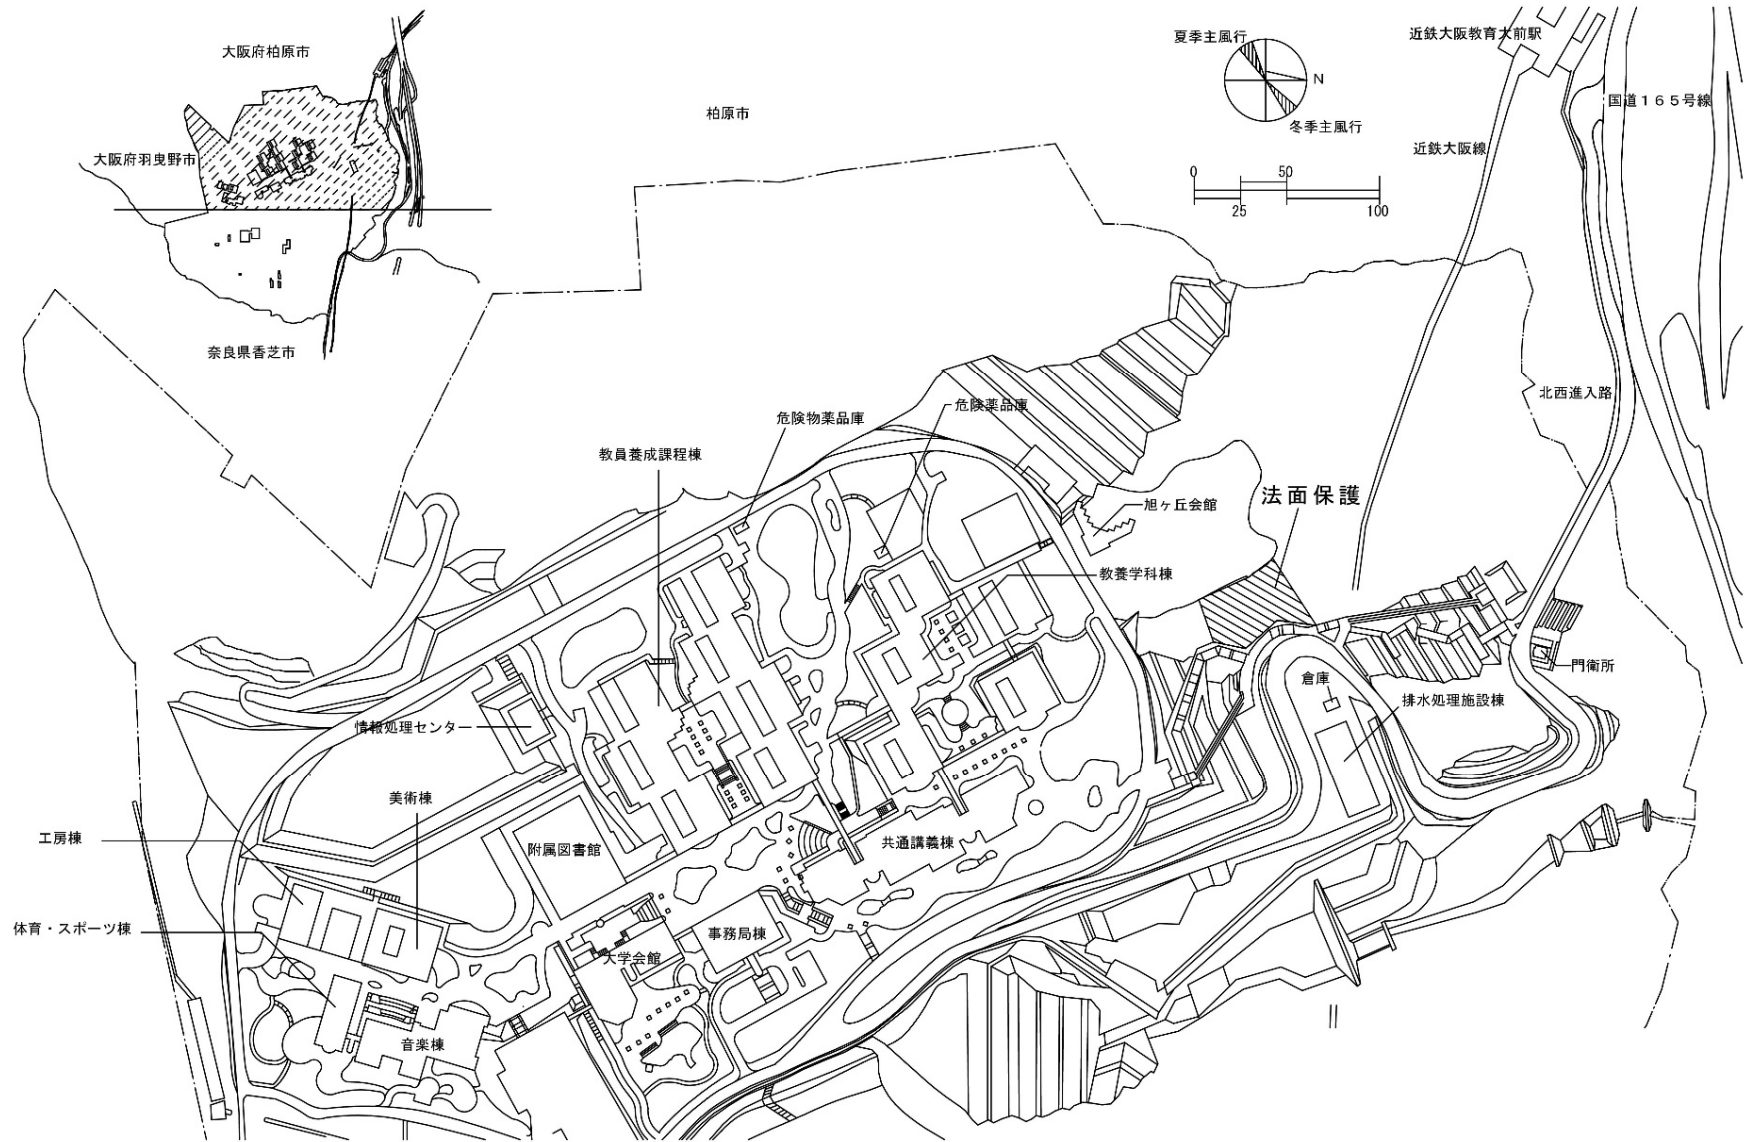


団地名	012旭ヶ丘	事業名	大阪教育大学(旭ヶ丘)基幹・環境整備(急傾斜地安全対策)	配置図	1/4000
-----	--------	-----	------------------------------	-----	--------

 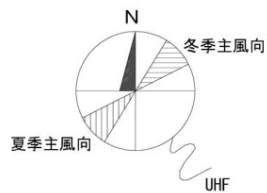


団地名	001 嬉野台	事業名	兵庫教育大学(嬉野台)ライフライン再生(ガス設備)	配置図	1/2500
-----	---------	-----	---------------------------	-----	--------

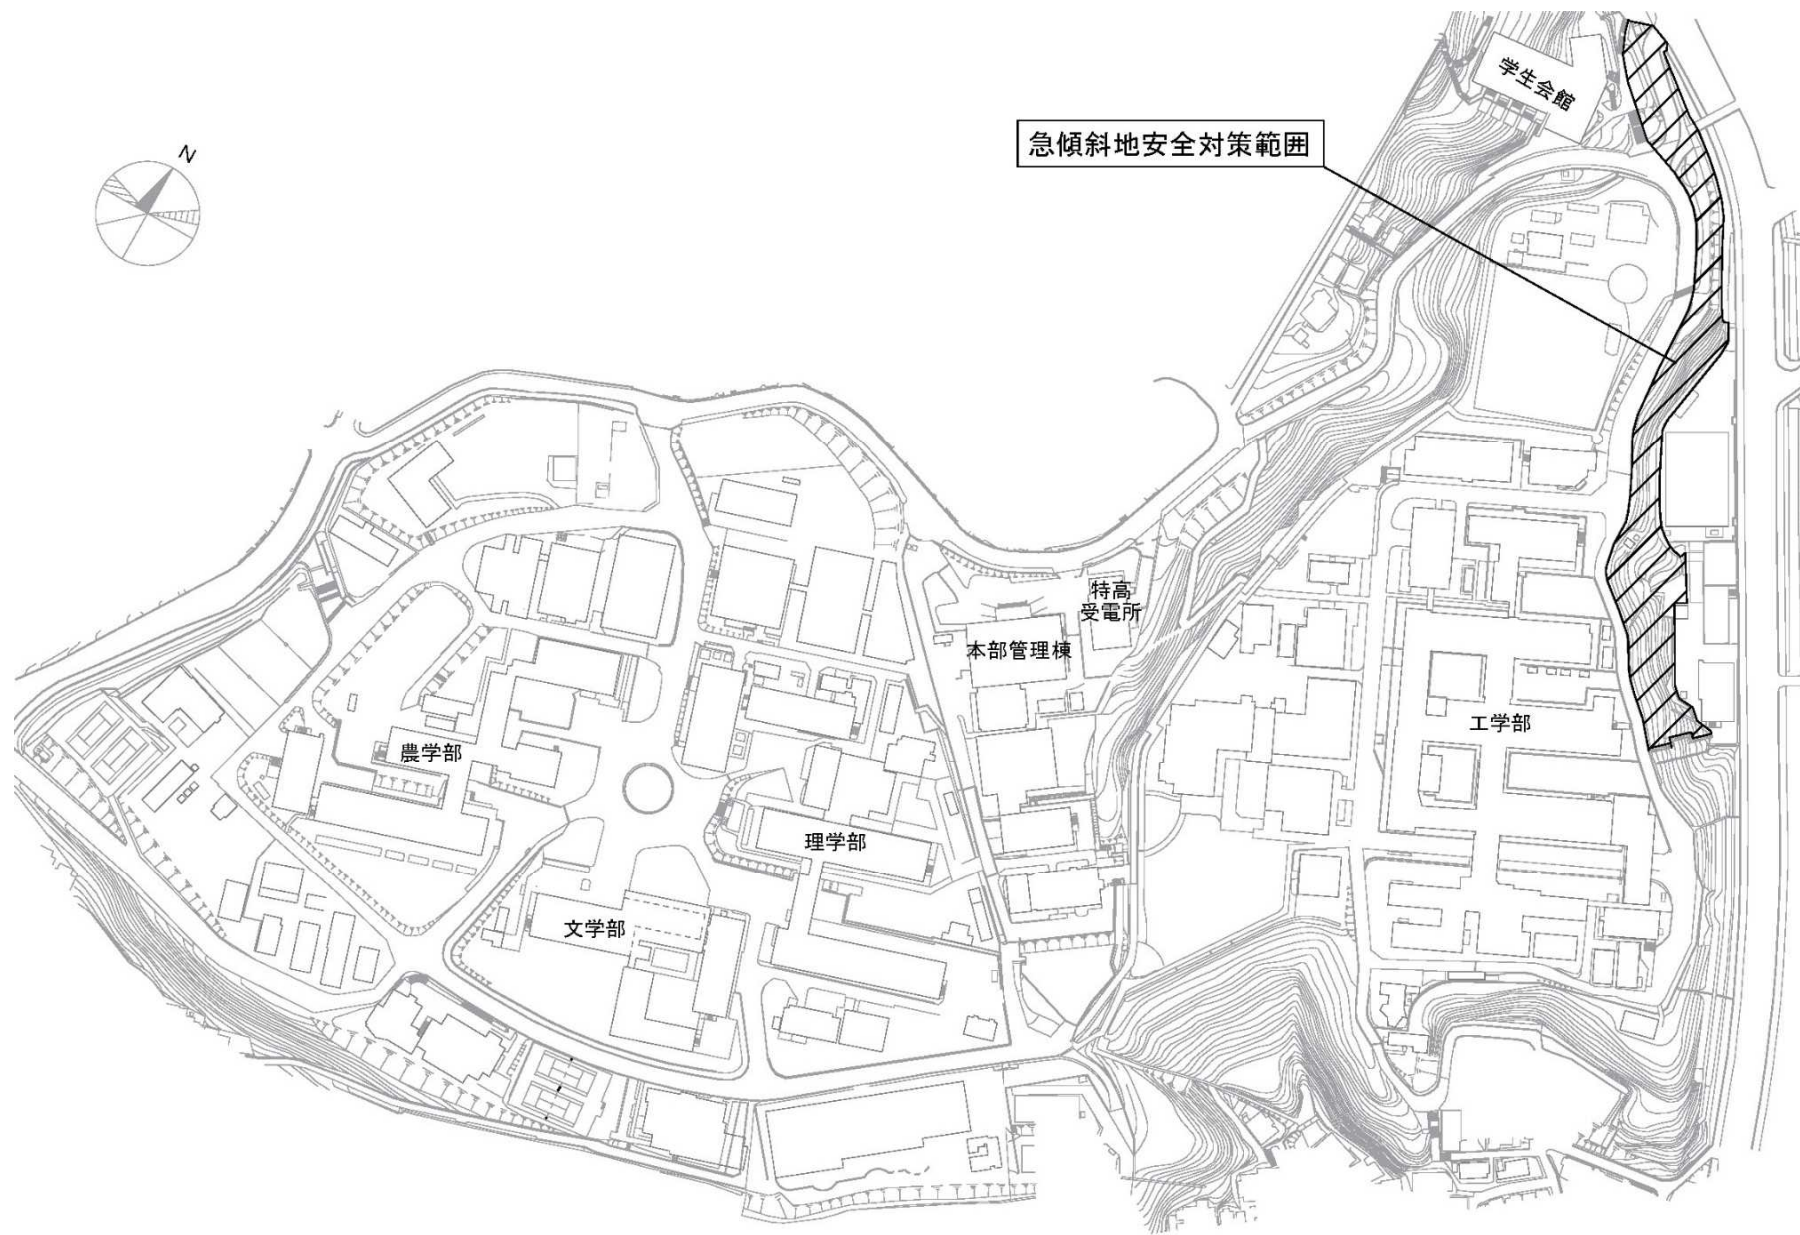 


団地名	002 六甲台2	事業名	神戸大学(六甲台)基幹・環境整備 (急傾斜地安全対策)	配置図	1/3,000
-----	----------	-----	--------------------------------	-----	---------

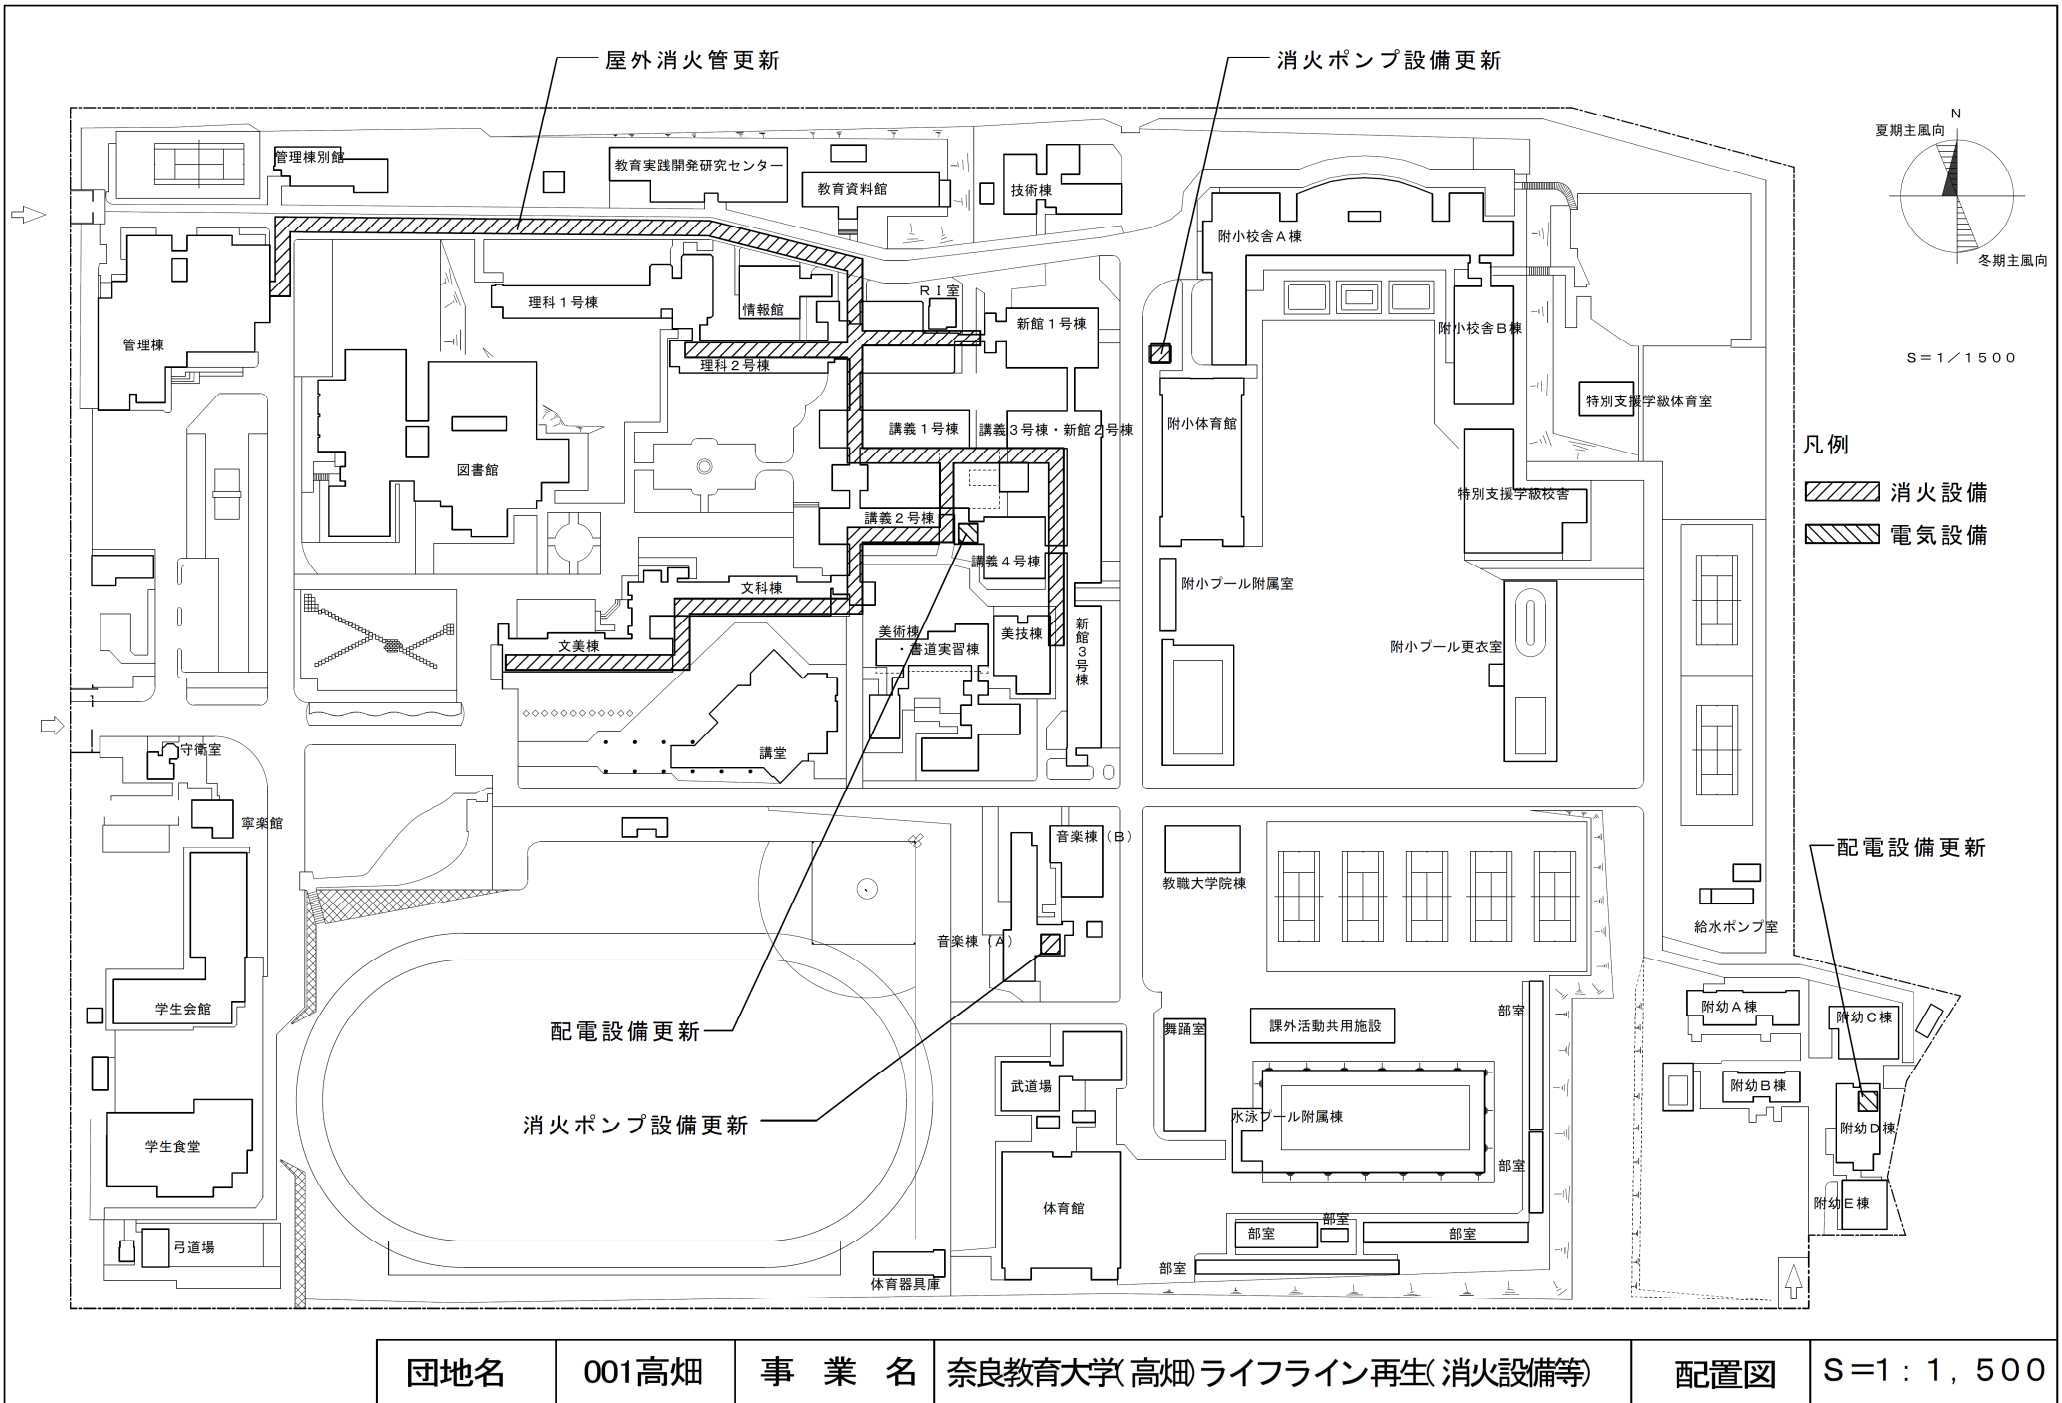


団地名	001高畑	事業名	奈良教育大学(高畑)ライフライン再生(消火設備等)	配置図	S=1:1,500
-----	-------	-----	---------------------------	-----	-----------

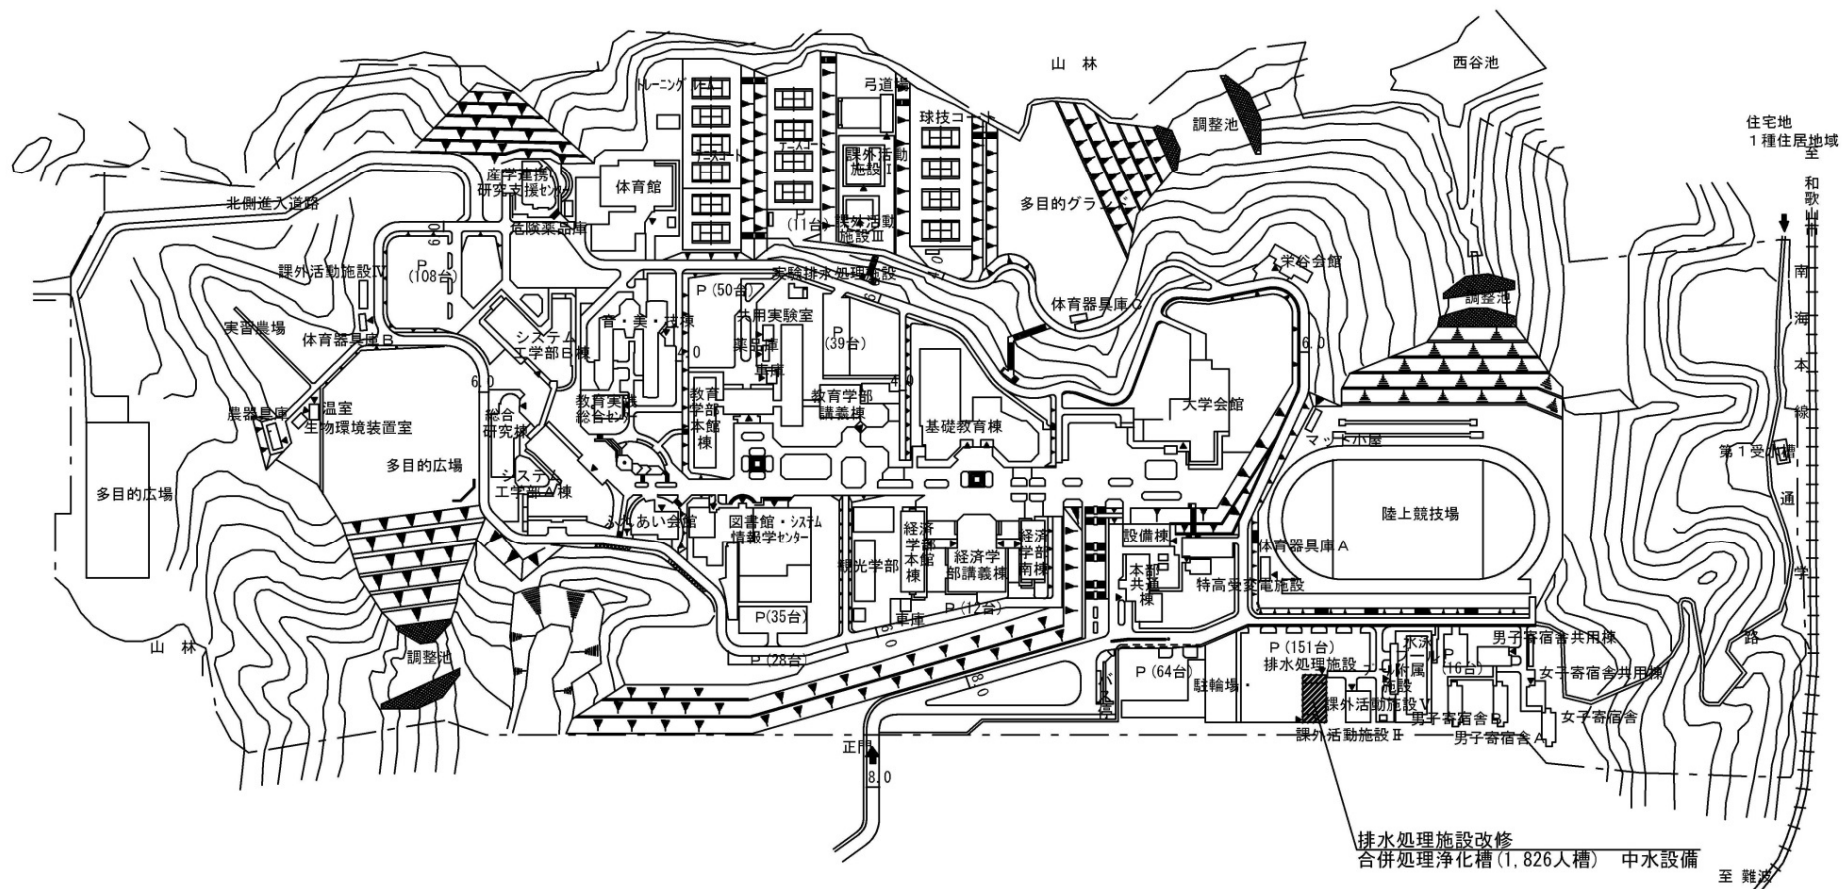


団地名	010 栄谷	事業名	和歌山大学(栄谷)ライフライン再生(排水設備等)	配置図	1/5000
-----	--------	-----	--------------------------	-----	--------

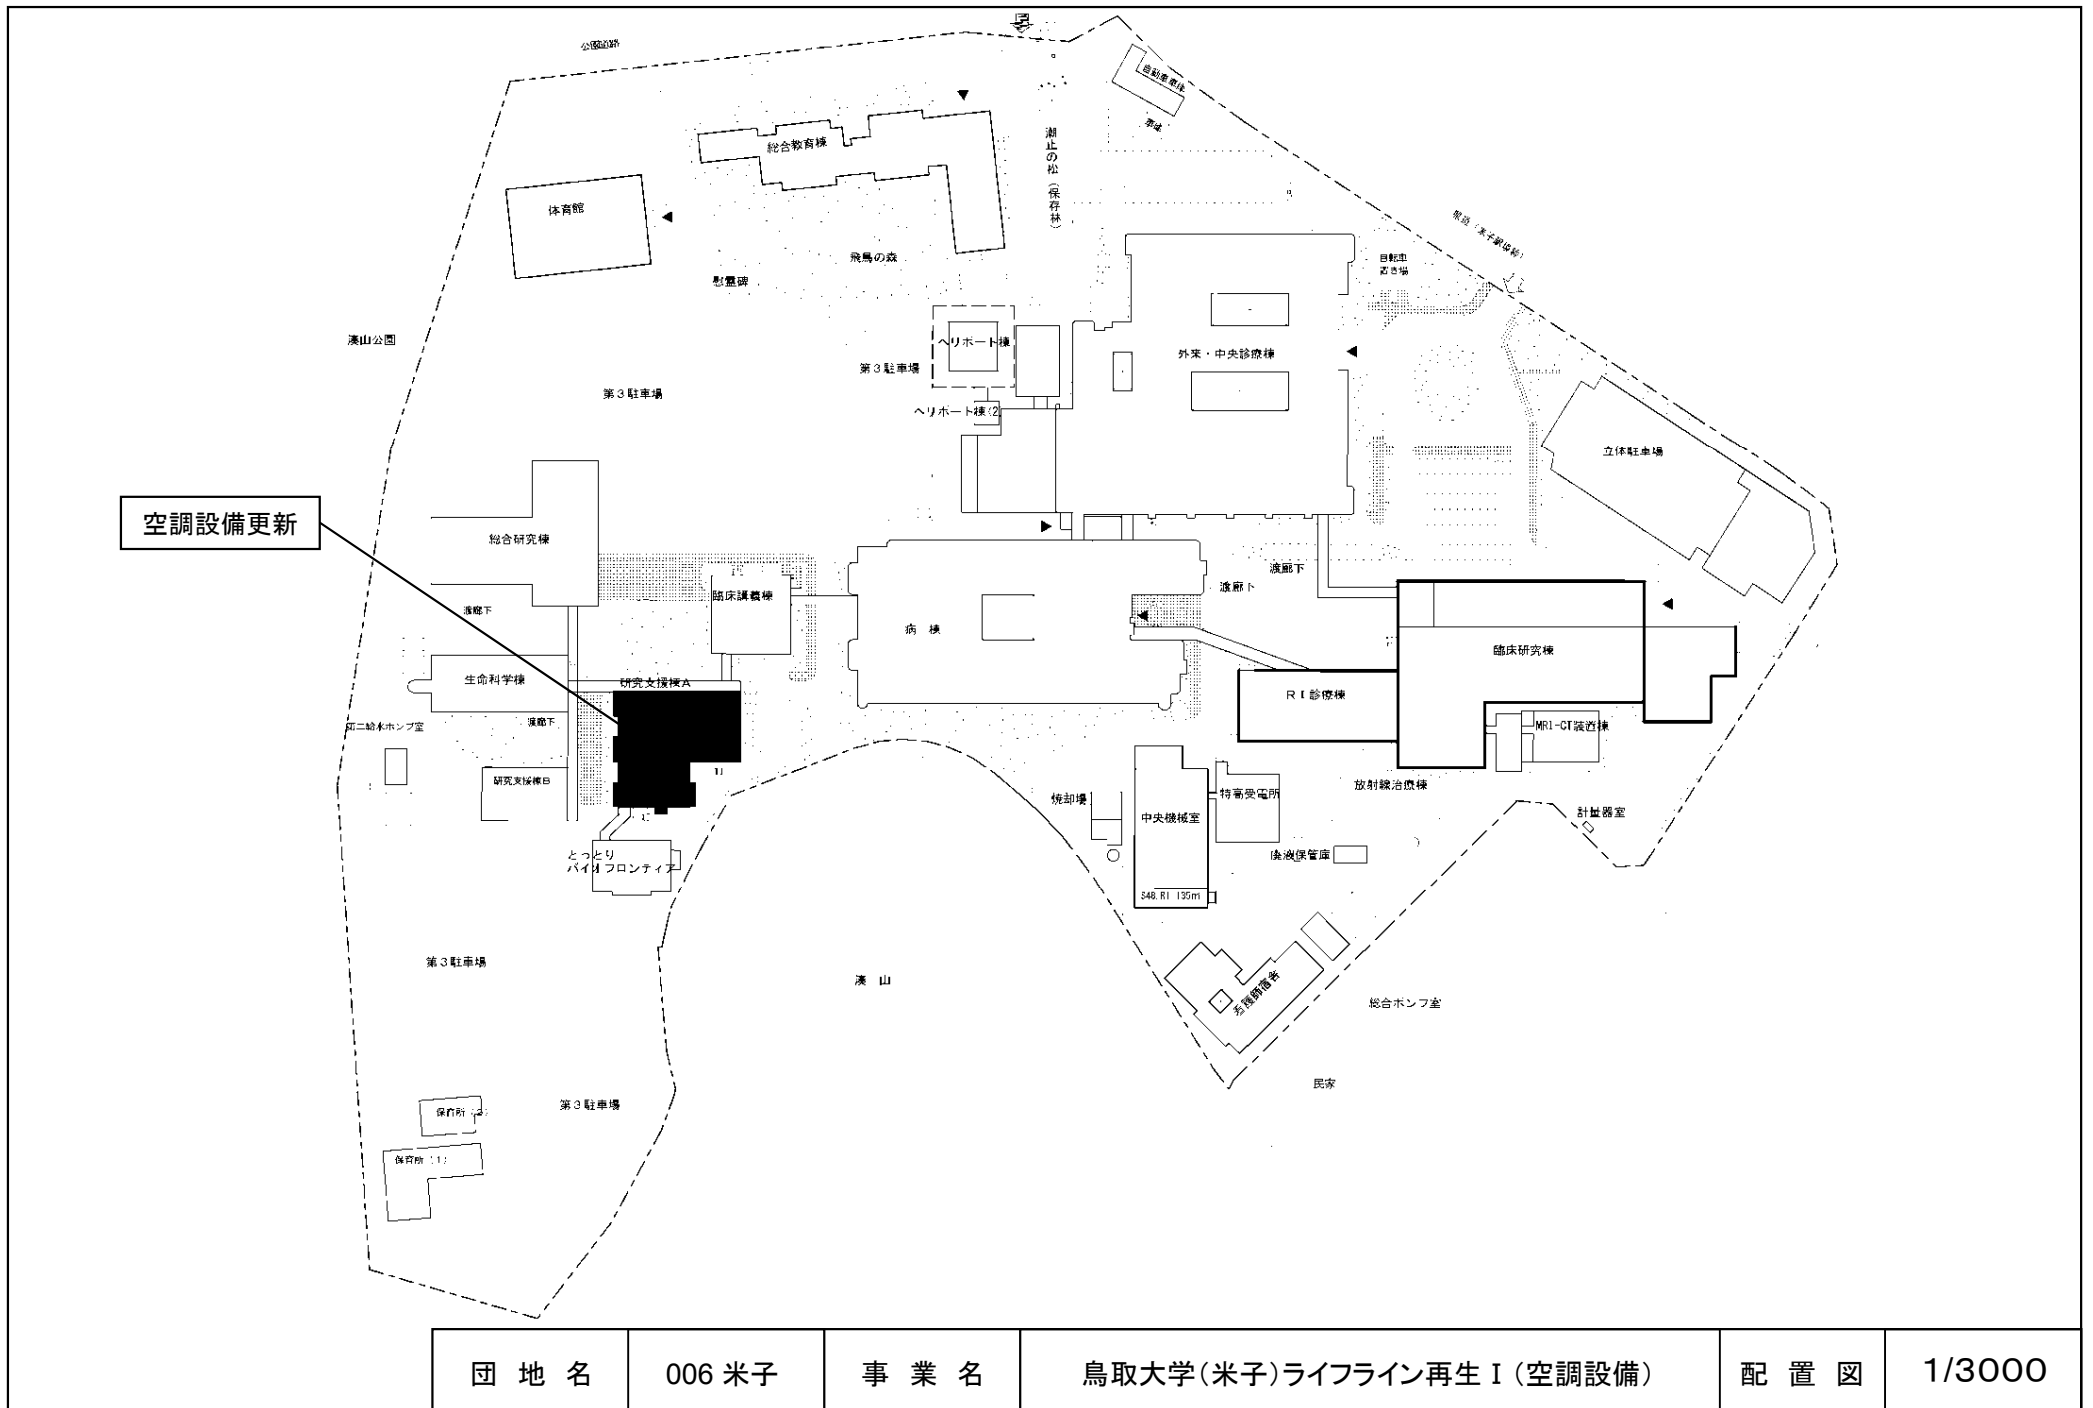

団地名	006 米子	事業名	鳥取大学(米子)ライフライン再生 I (空調設備)	配置図	1/3000
-----	--------	-----	---------------------------	-----	--------

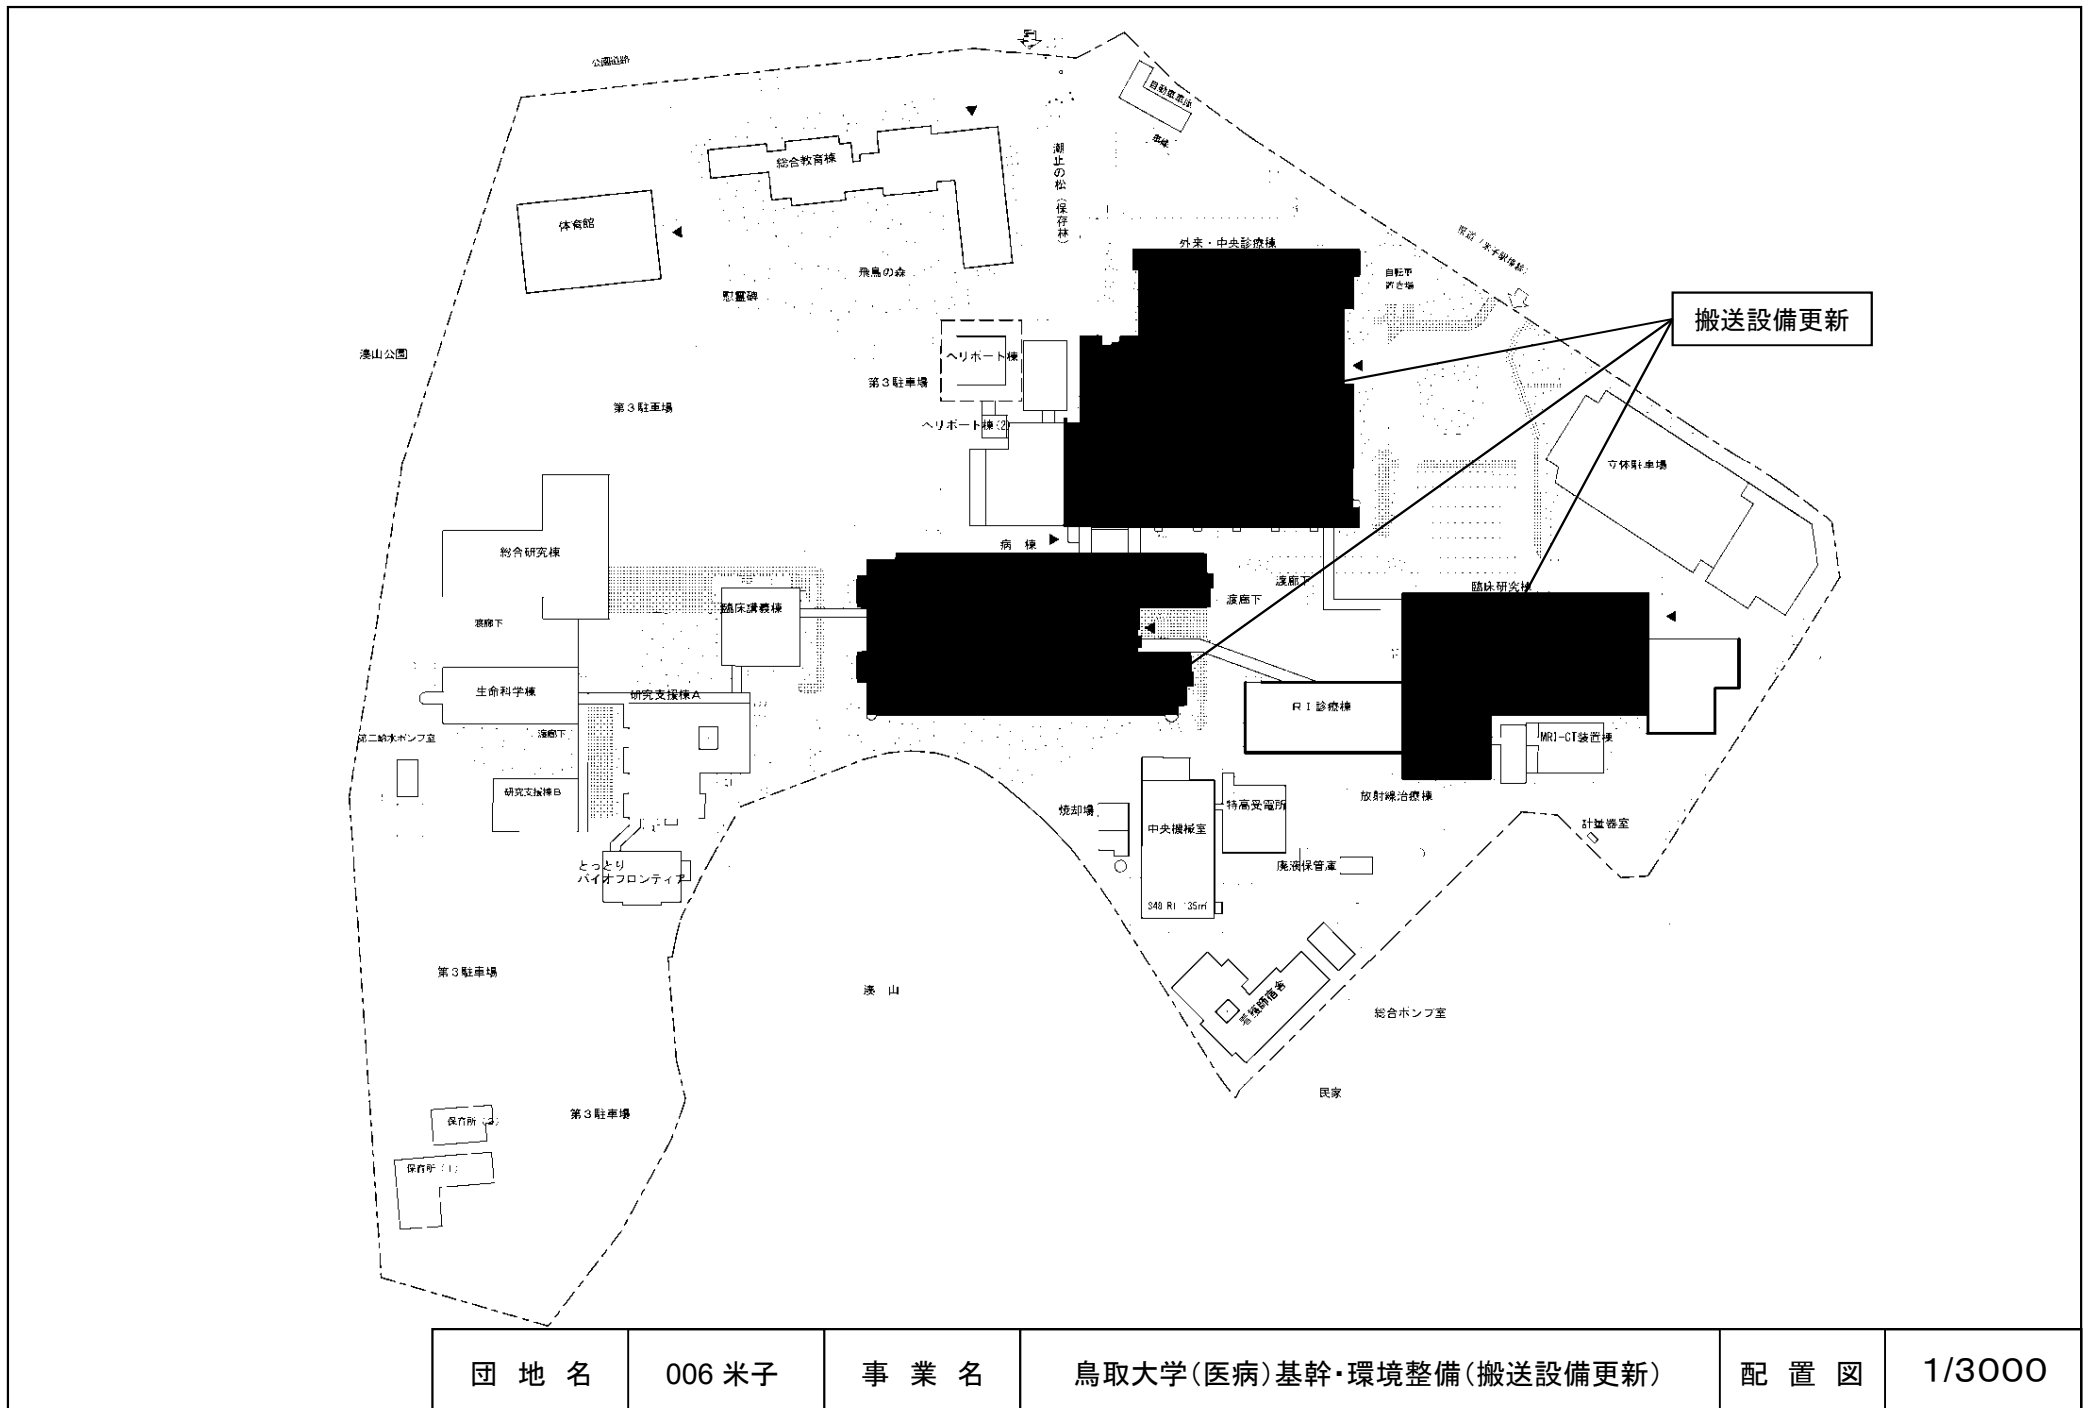


団地名	006 米子	事業名	鳥取大学(医病)基幹・環境整備(搬送設備更新)	配置図	1/3000
-----	--------	-----	-------------------------	-----	--------

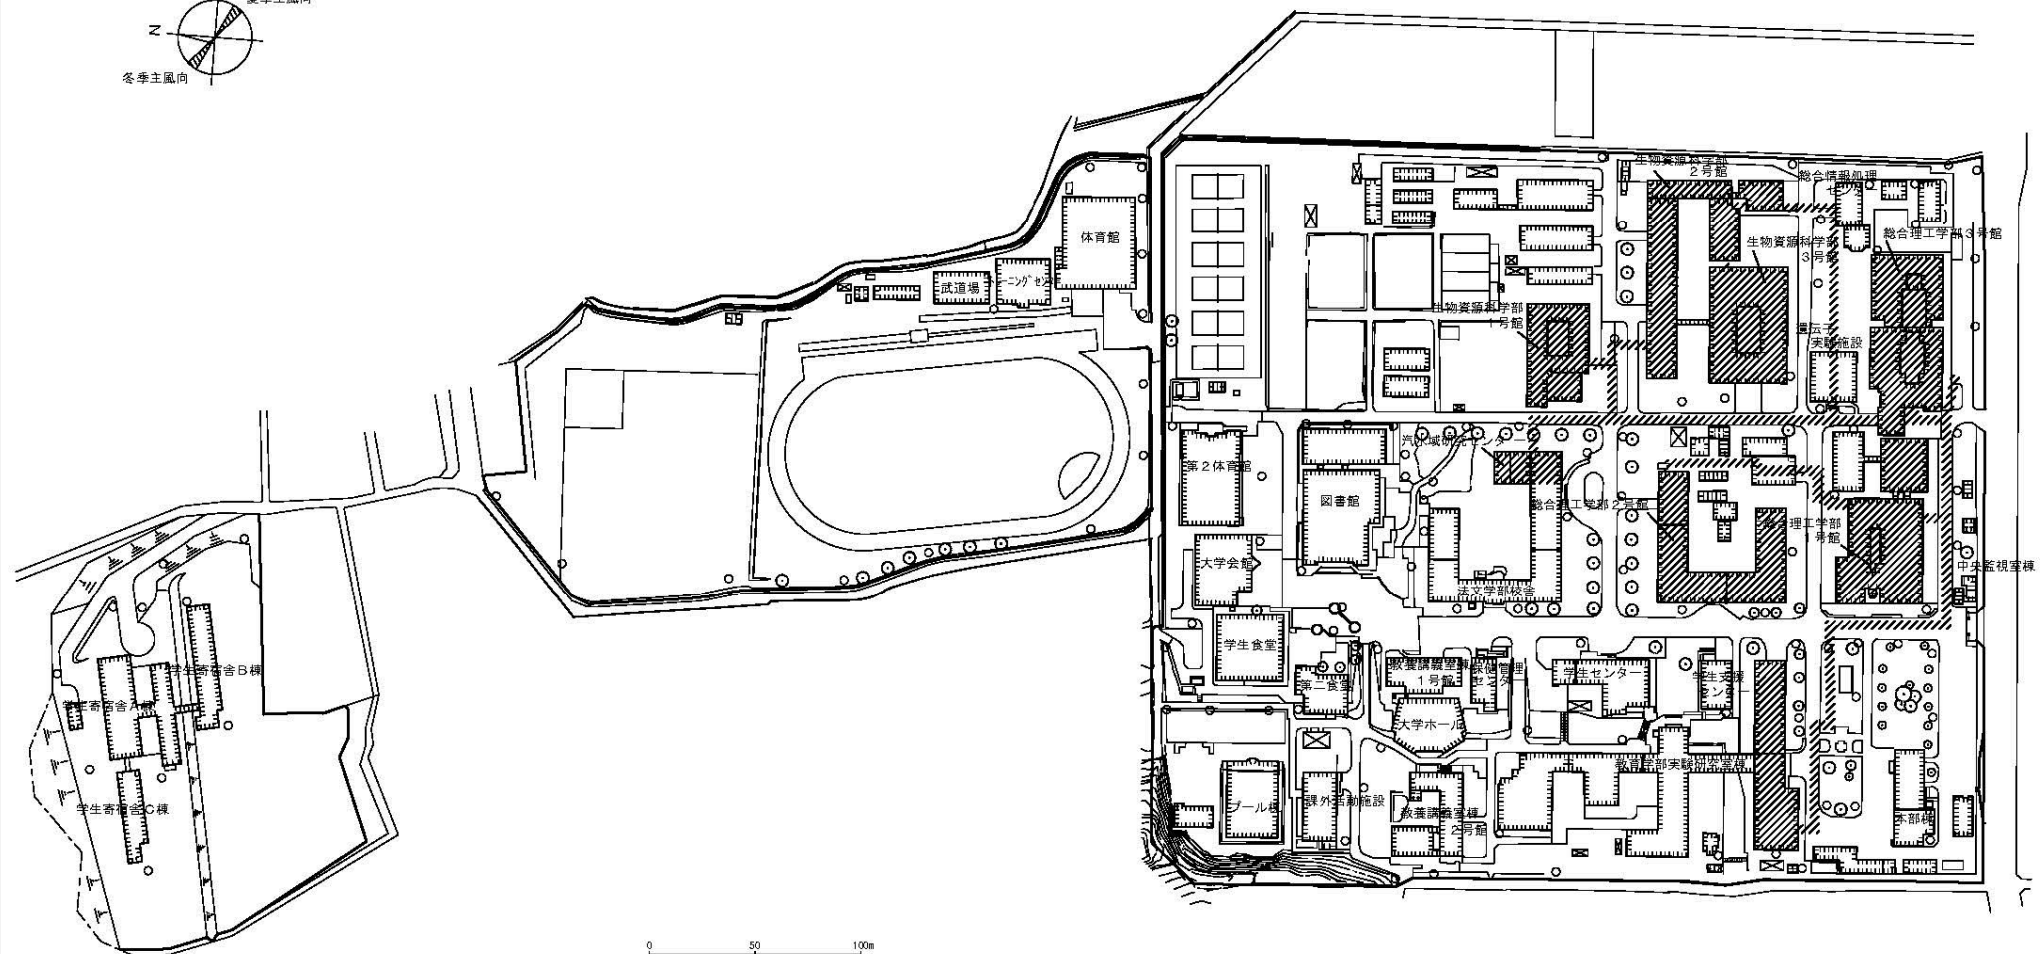


//// 実験排水設備(更新)

団地名	001川津	事業名	島根大学(川津)ライフライン再生(実験排水設備)	配置図	1/3500
-----	-------	-----	--------------------------	-----	--------

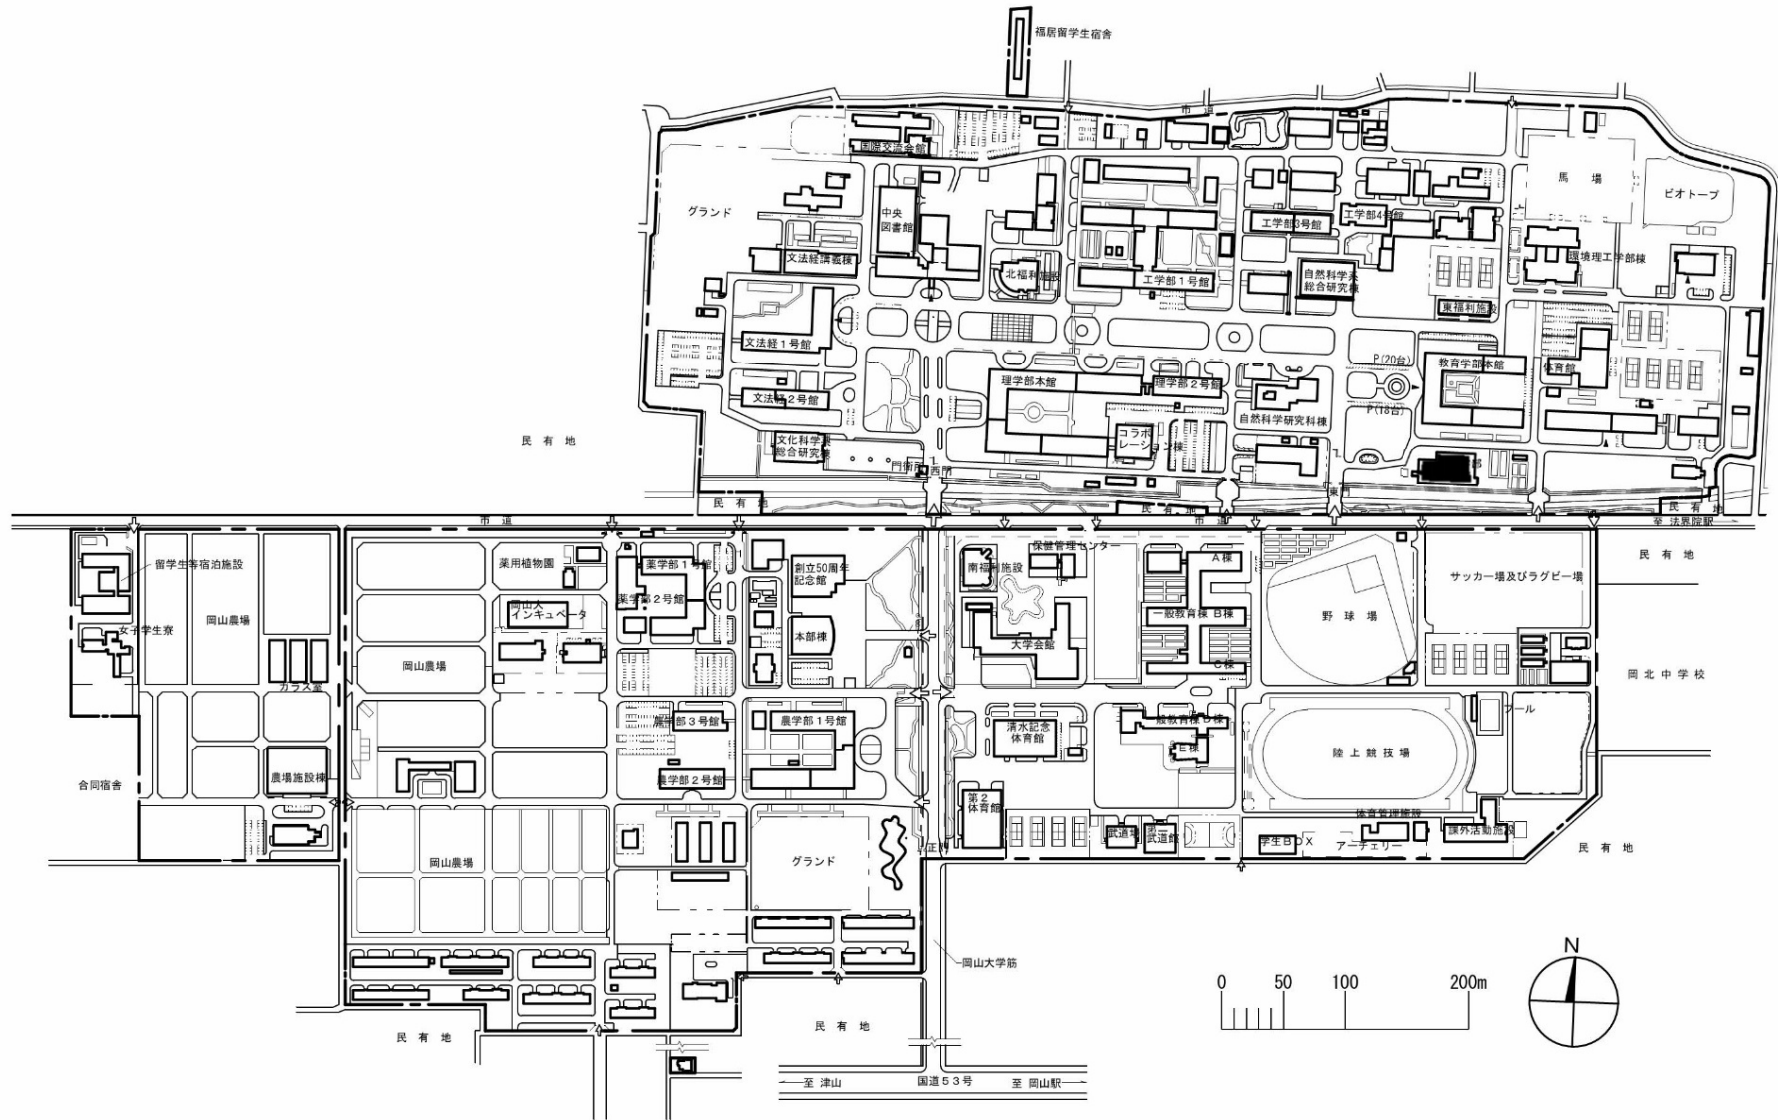

団地名	001 津島	事業名	岡山大学(津島)講義棟改修	配置図	1/6000
-----	--------	-----	---------------	-----	--------

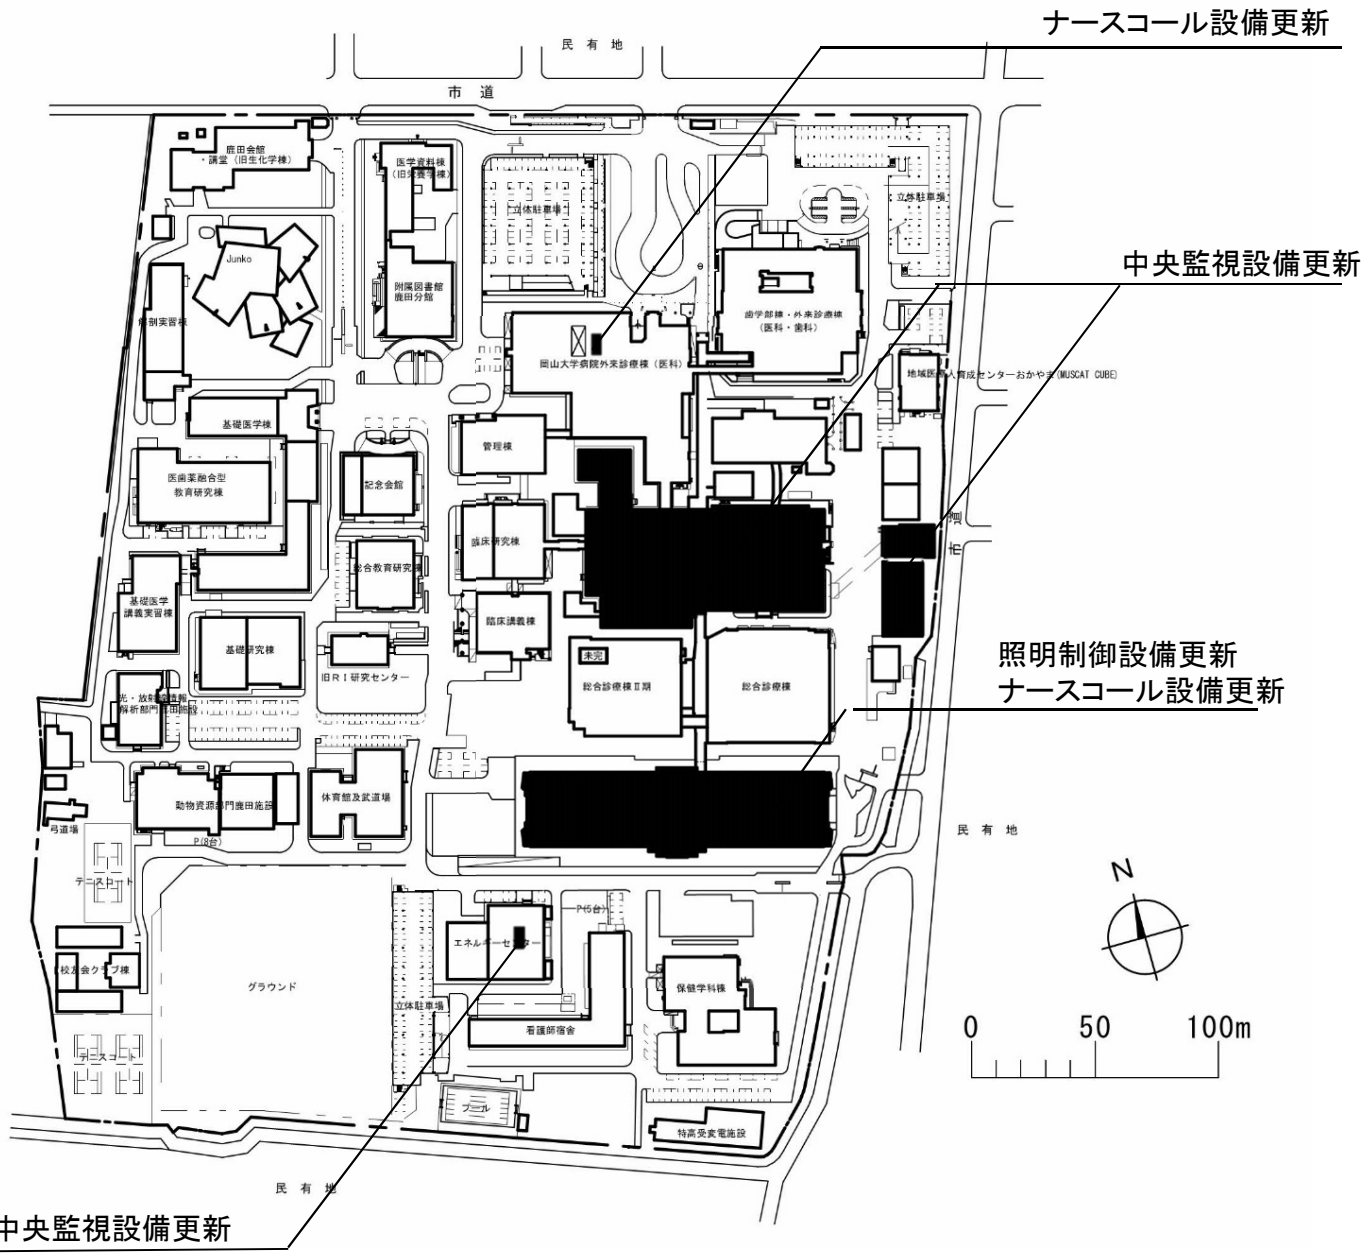



中央監視設備更新

ナースコール設備更新

中央監視設備更新

照明制御設備更新
ナースコール設備更新

団地名	003 鹿田	事業名	岡山大学(医病)基幹・環境整備(ナースコール更新等)	配置図	1/3000
-----	--------	-----	----------------------------	-----	--------

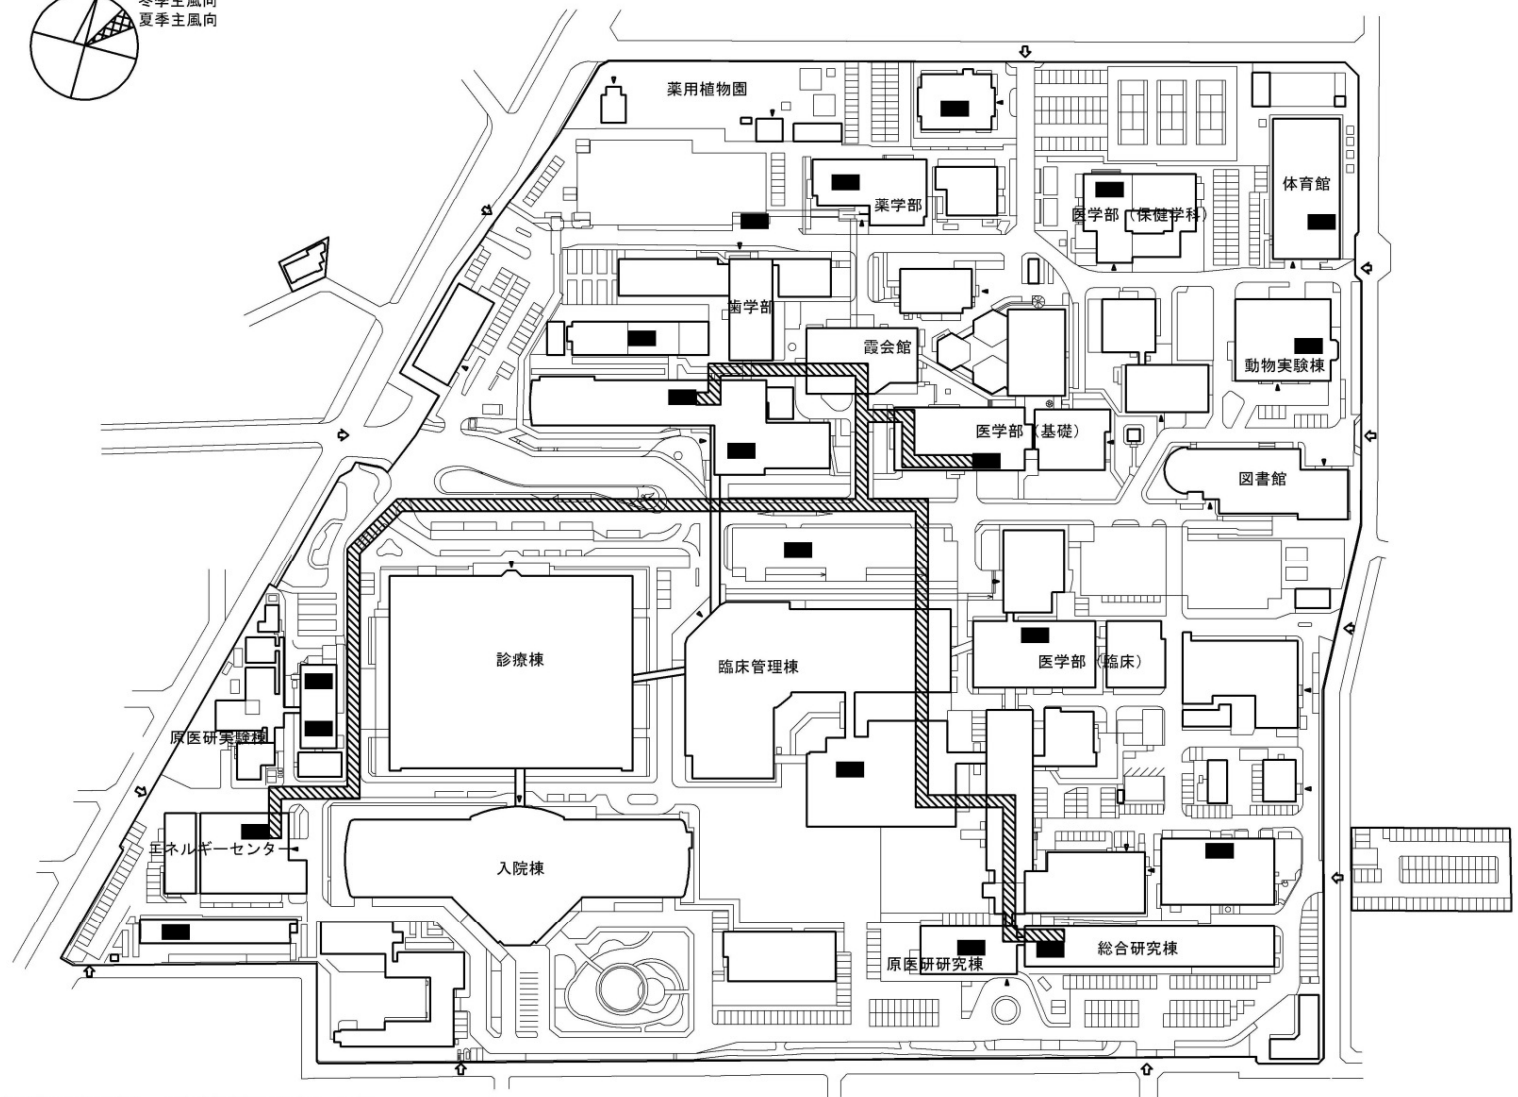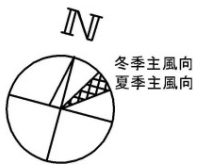


- 防災設備の更新・改修箇所を示す。
- ▨ 屋外通信線路の敷設替え範囲を示す。




団地名	009 霞	事業名	広島大学(霞)ライフライン再生(防災設備)	配置図	1/3000
-----	-------	-----	-----------------------	-----	--------

電気設備等改修・更新

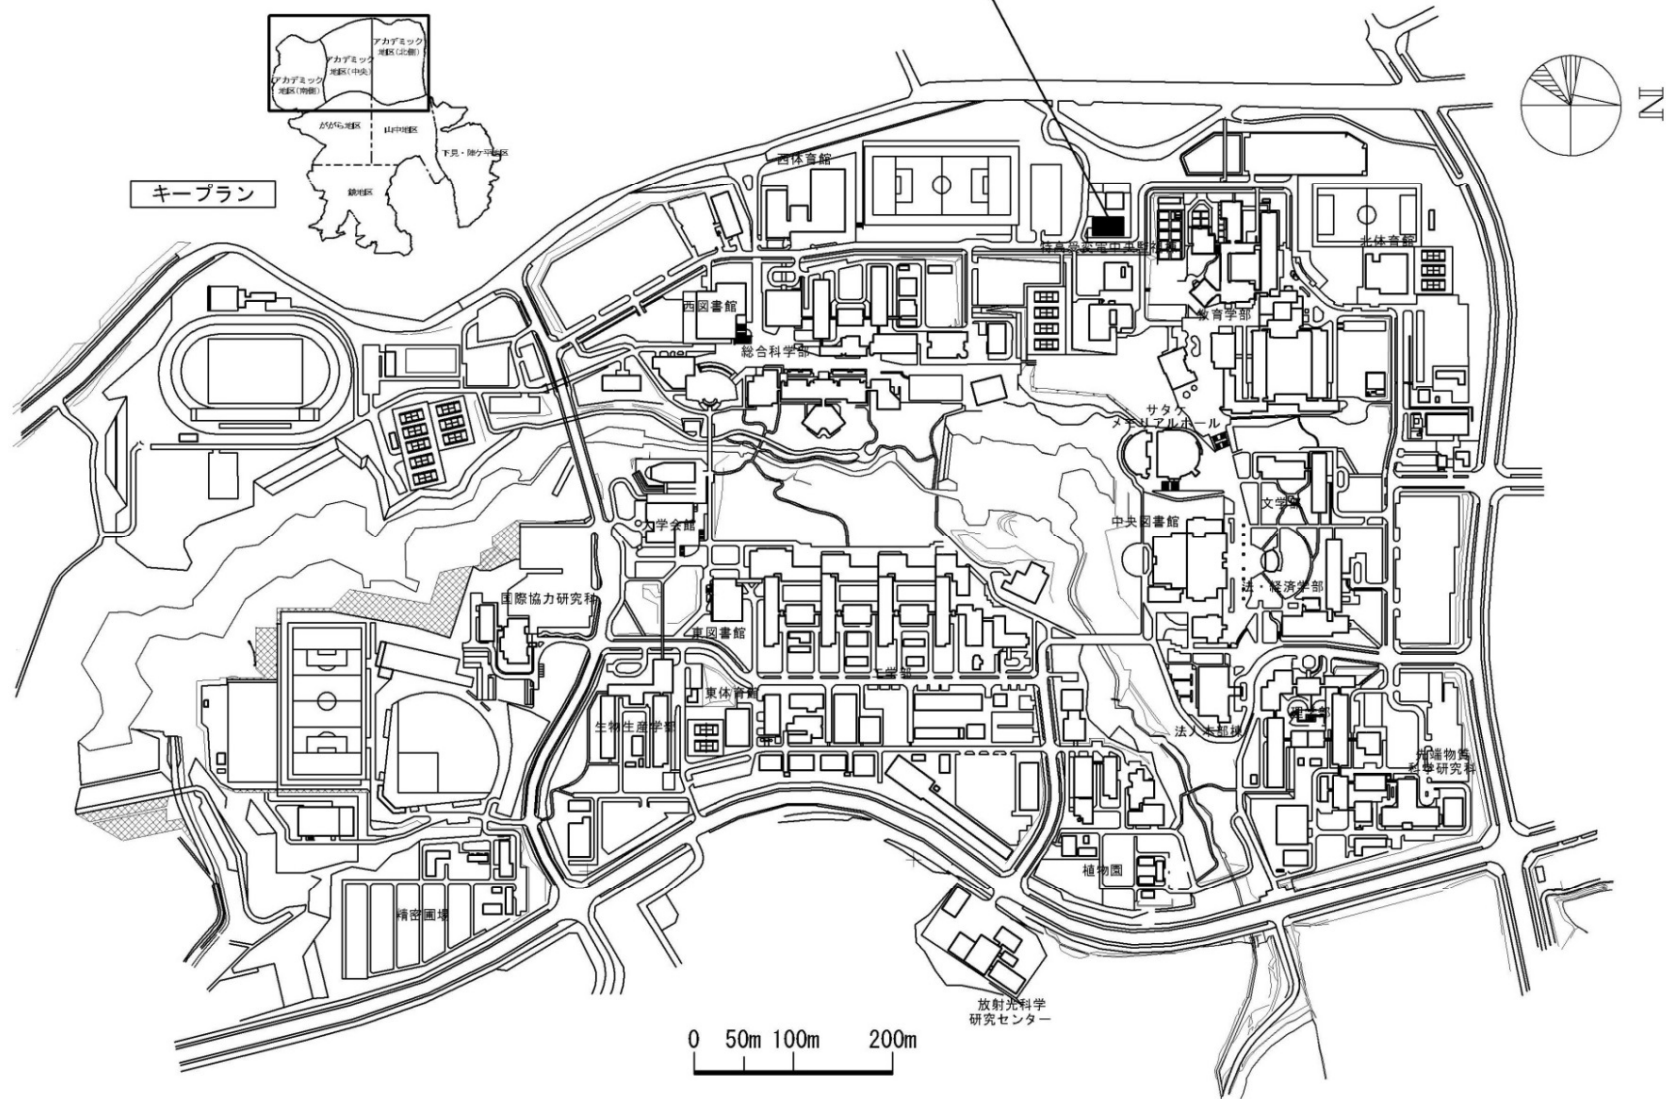


団地名	060 東広島	事業名	広島大学(東広島)ライフライン再生(電気設備等)	配置図	1/8000
-----	---------	-----	--------------------------	-----	--------

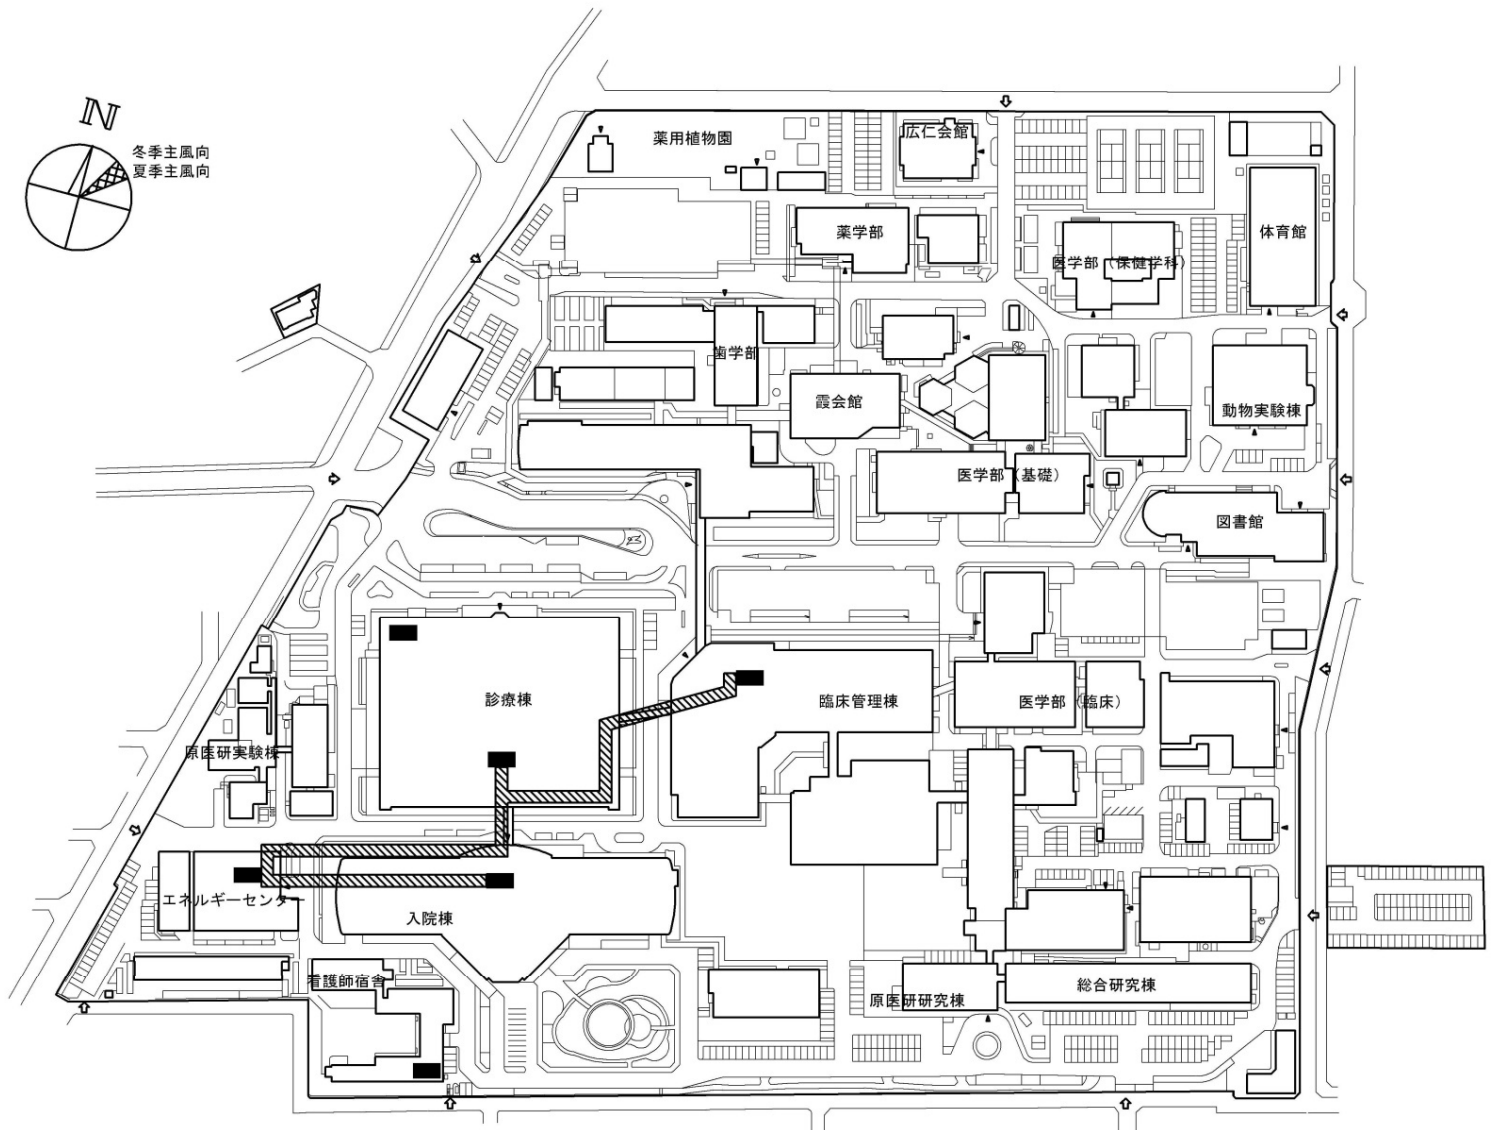


■ 防災設備の更新・改修箇所を示す。
 ▨ 屋外通信線路の敷設替え範囲を示す。




団地名	009 霞	事業名	広島大学(医病)基幹・環境整備(防災設備更新)	配置図	1/3000
-----	-------	-----	-------------------------	-----	--------

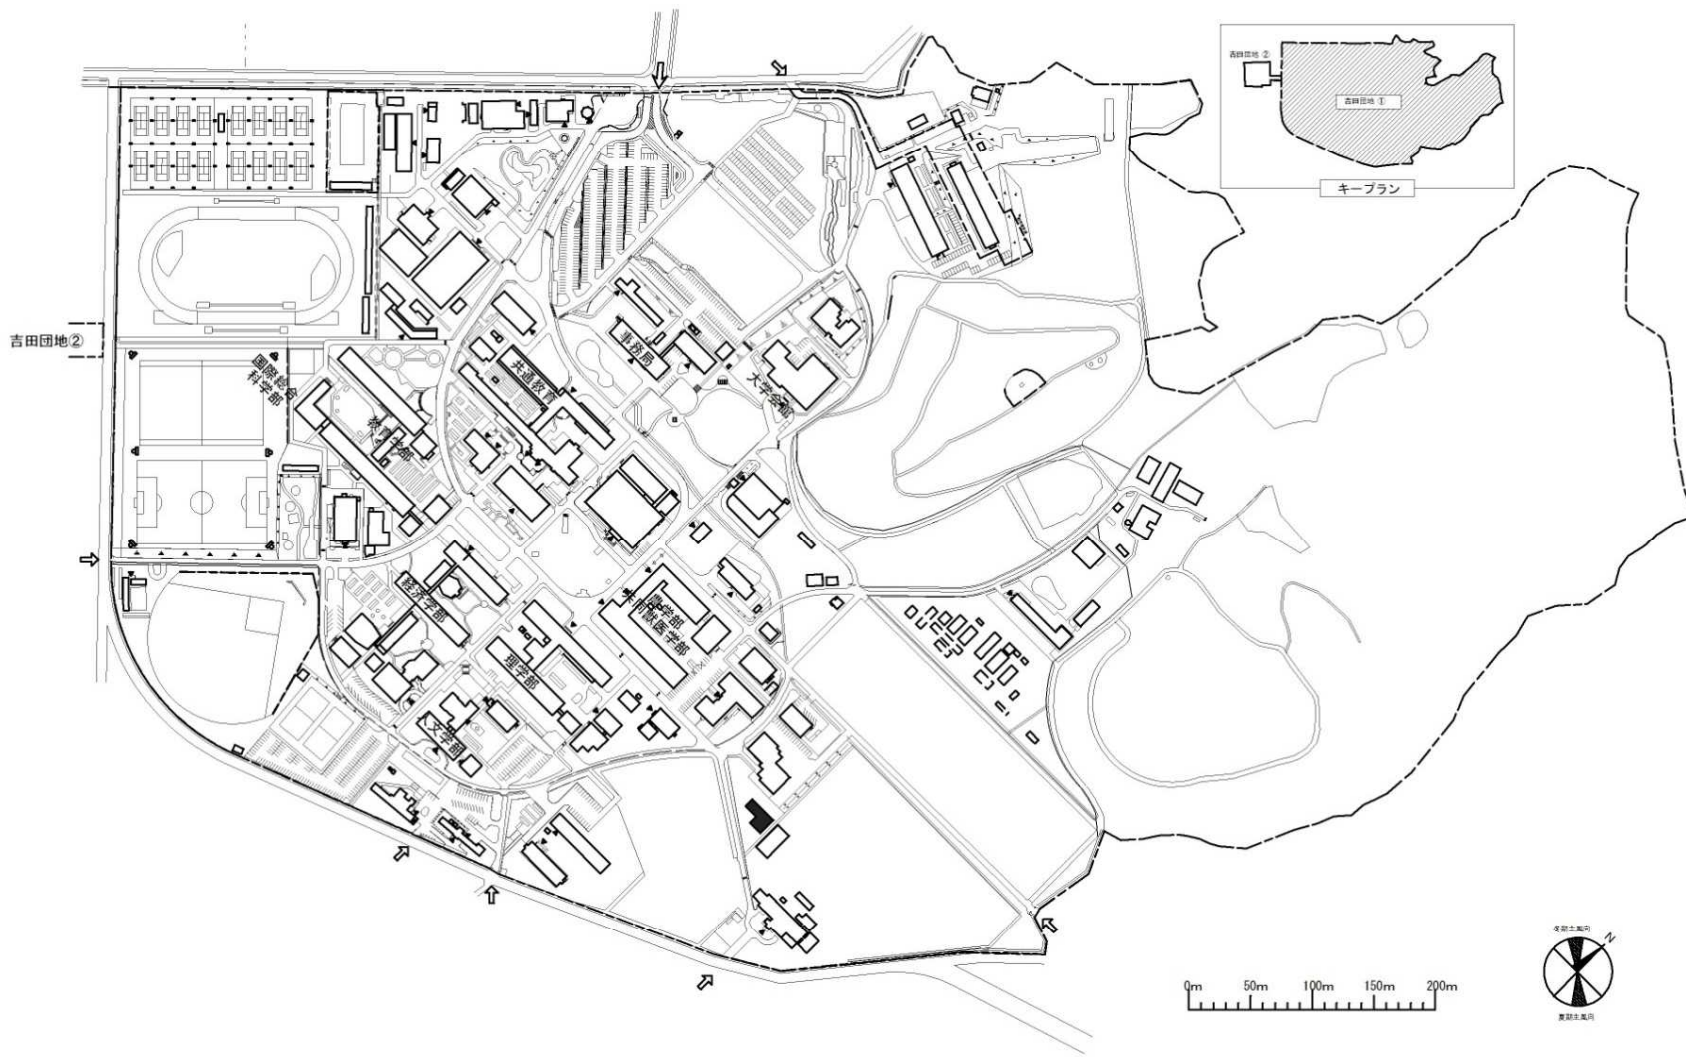


団地名	017 吉田	事業名	山口大学(吉田)実習棟(動物病理解剖施設)	配置図	1/6000
-----	--------	-----	-----------------------	-----	--------

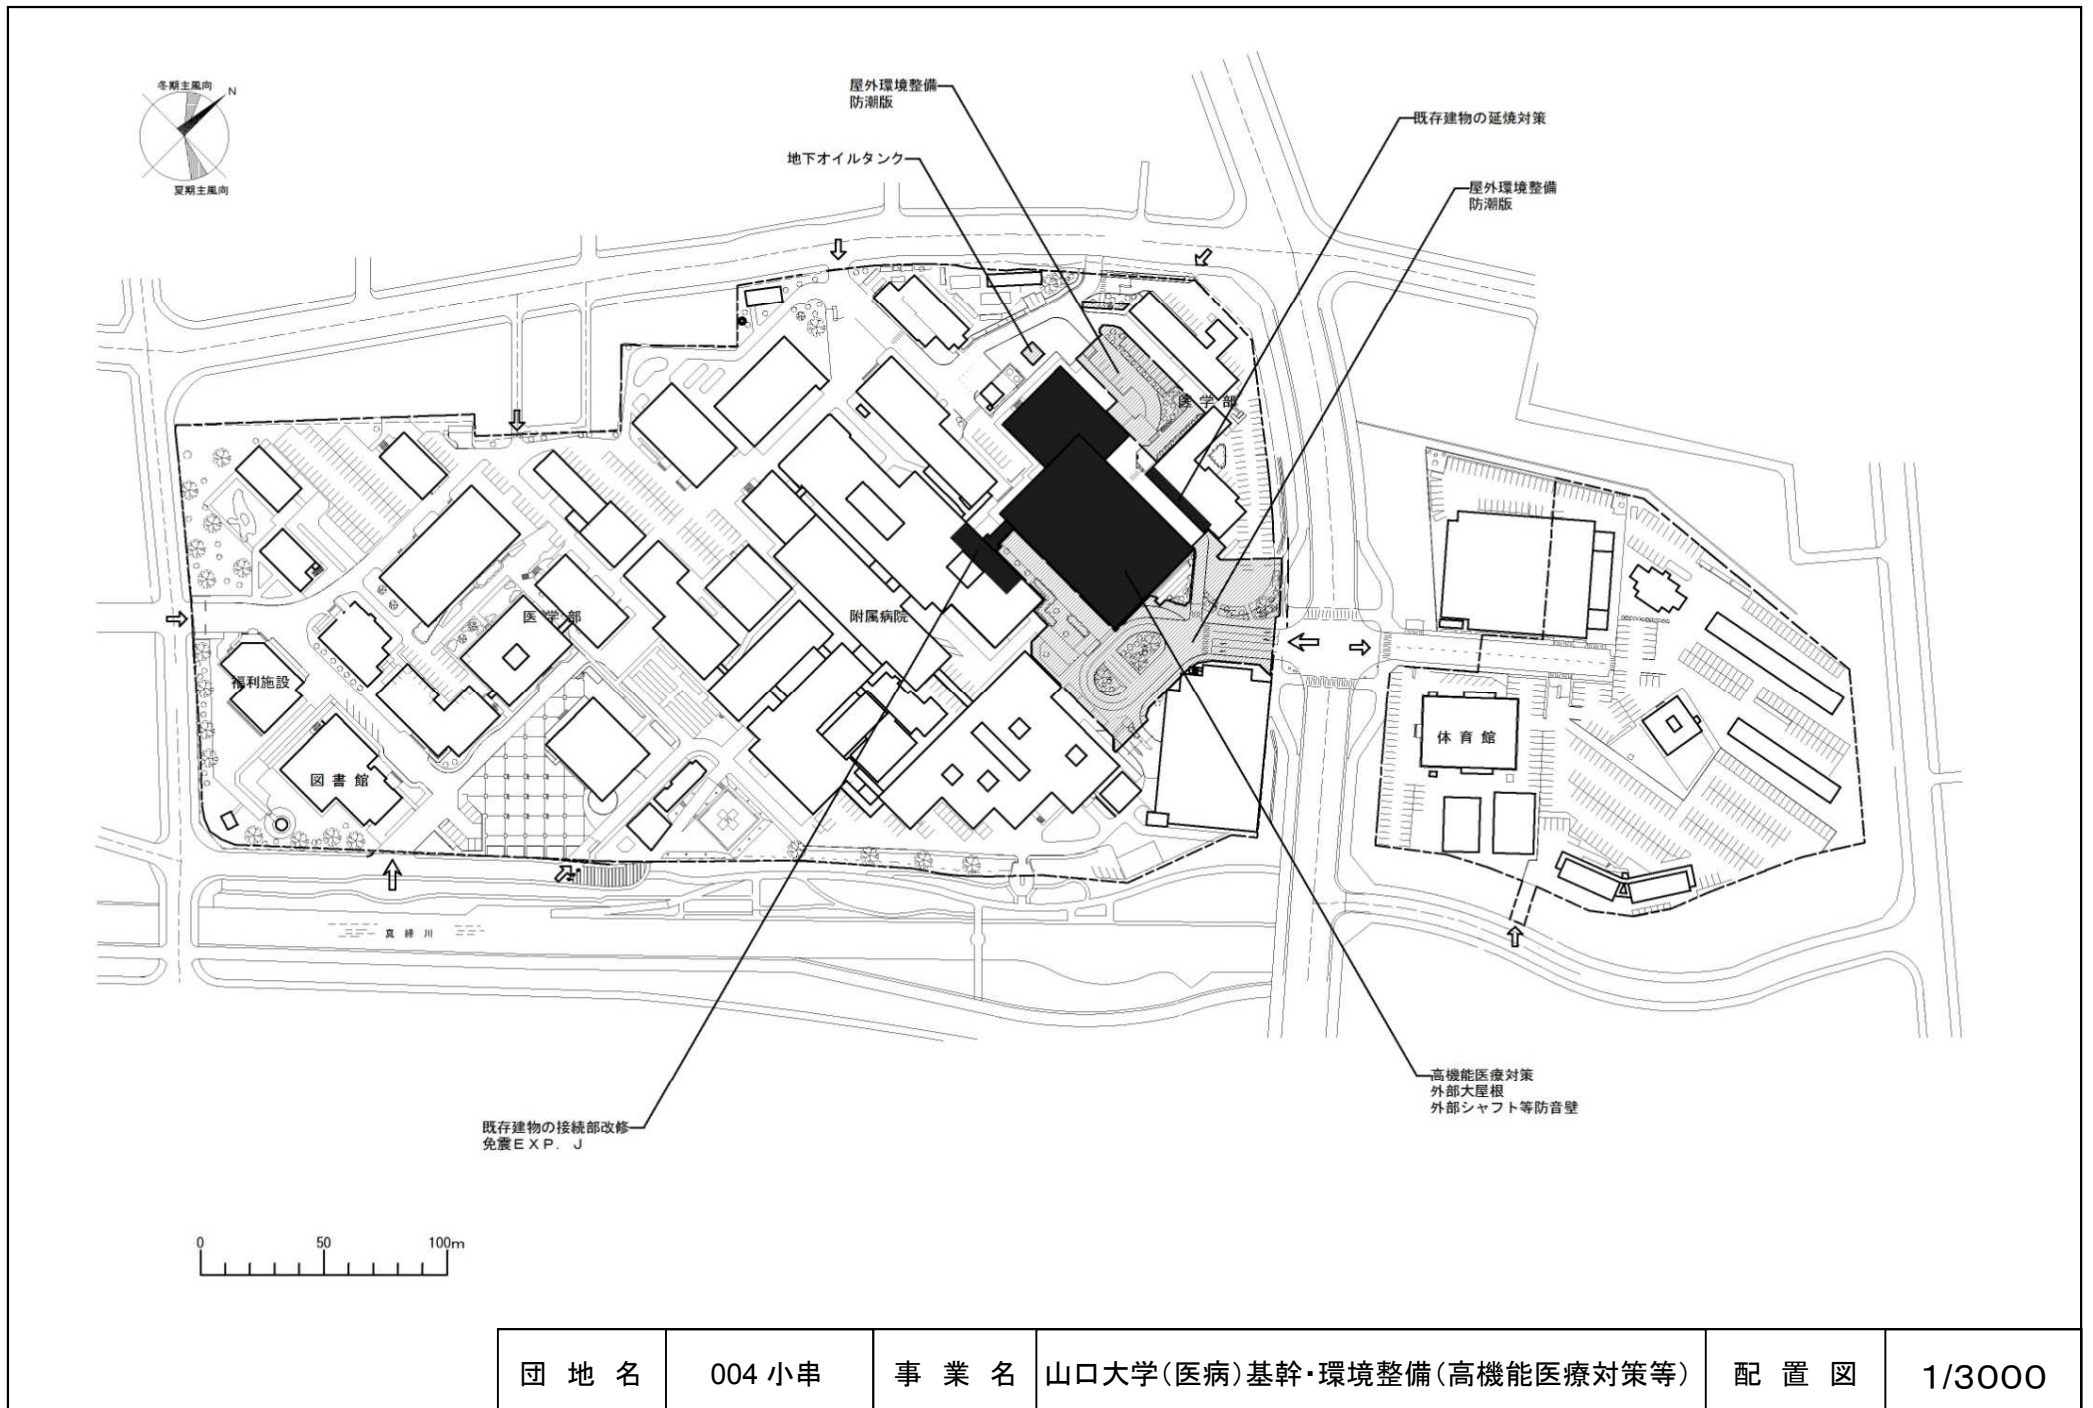


団地名	004 小串	事業名	山口大学(医病)基幹・環境整備(高機能医療対策等)	配置図	1/3000
-----	--------	-----	---------------------------	-----	--------

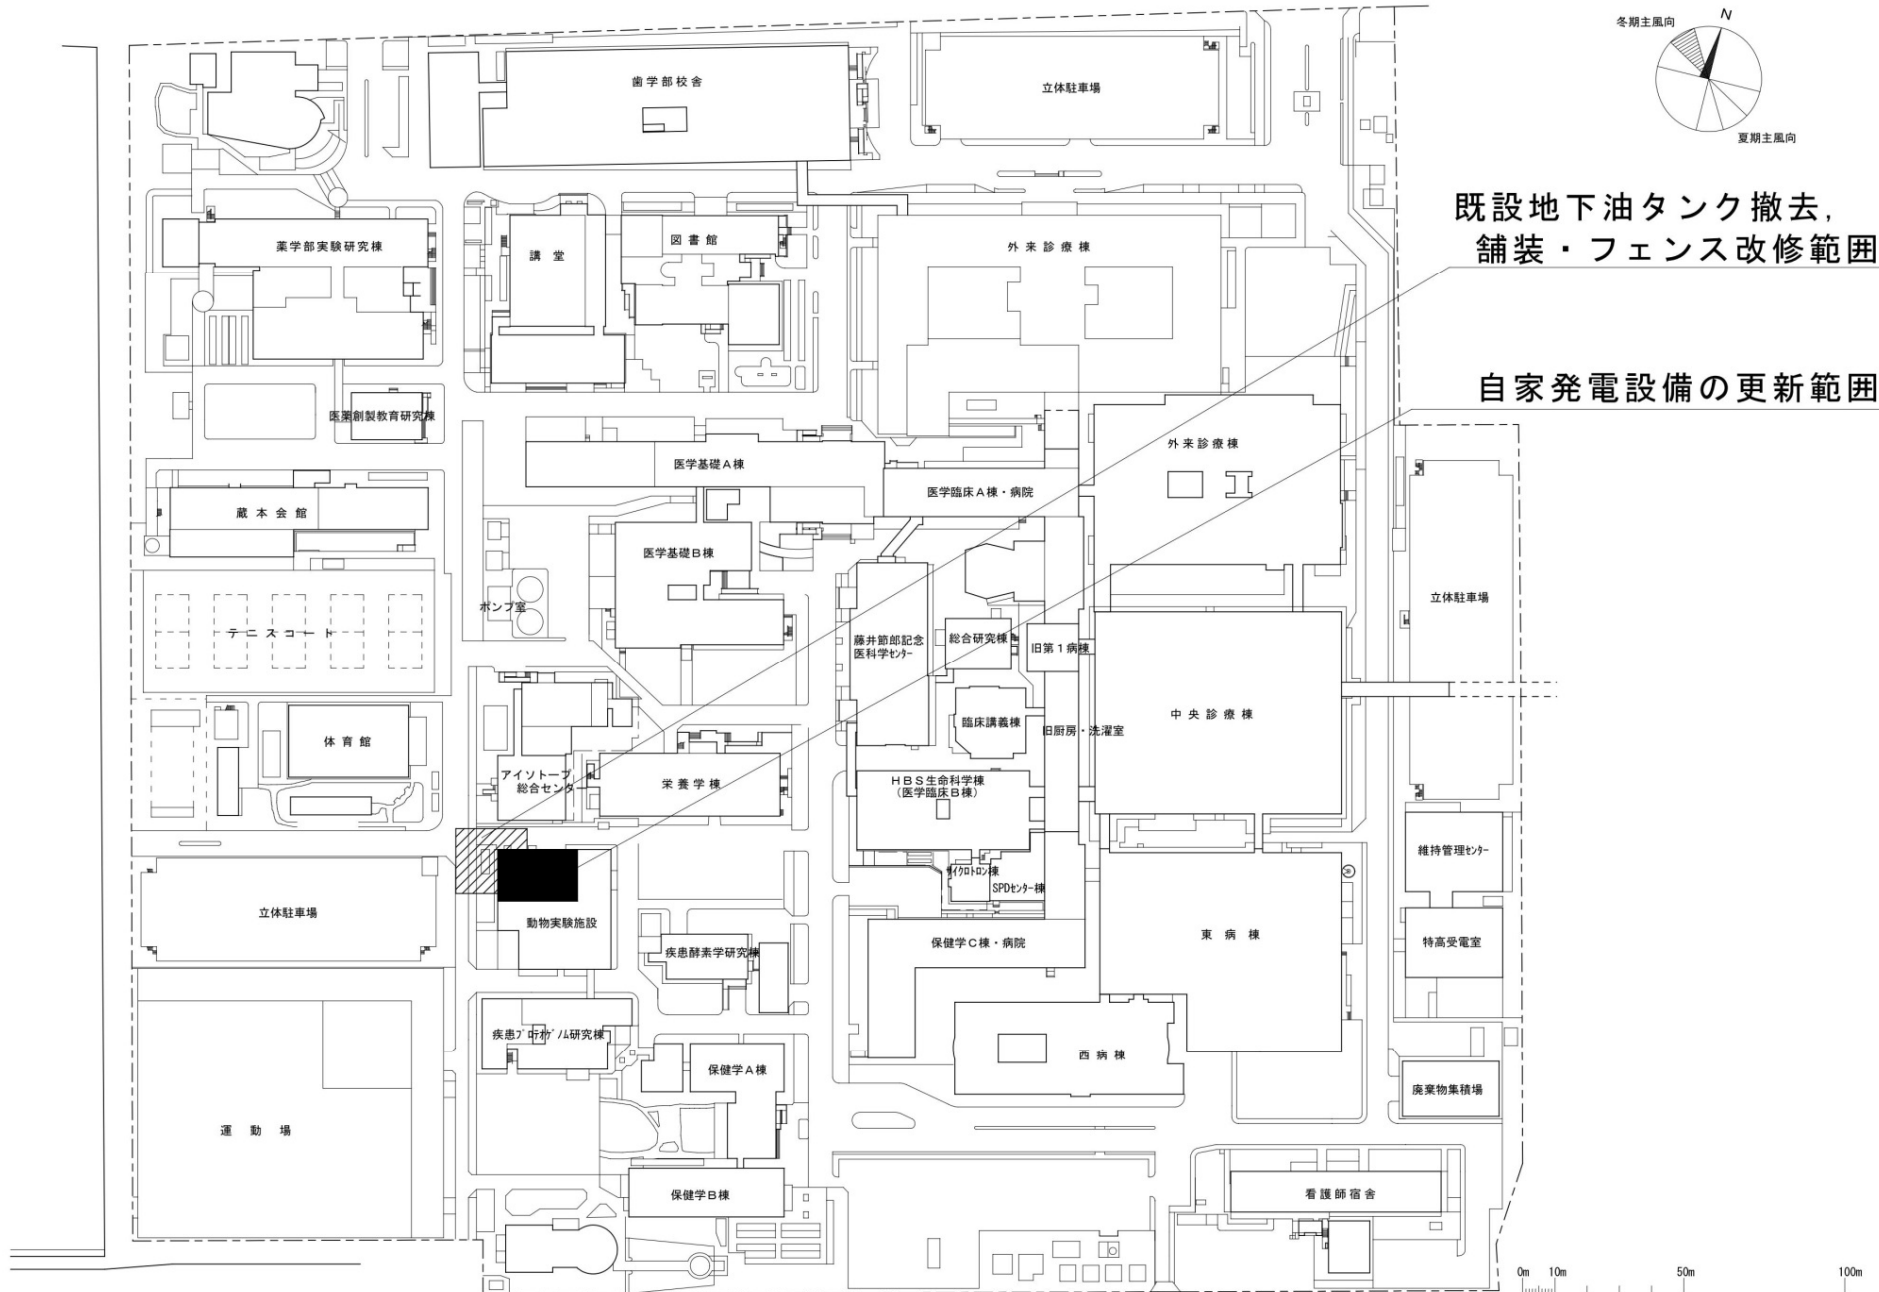


団地名	013蔵本	事業名	徳島大学(蔵本)ライフライン再生(自家発電設備)	配置図	1/2,300
-----	-------	-----	--------------------------	-----	---------

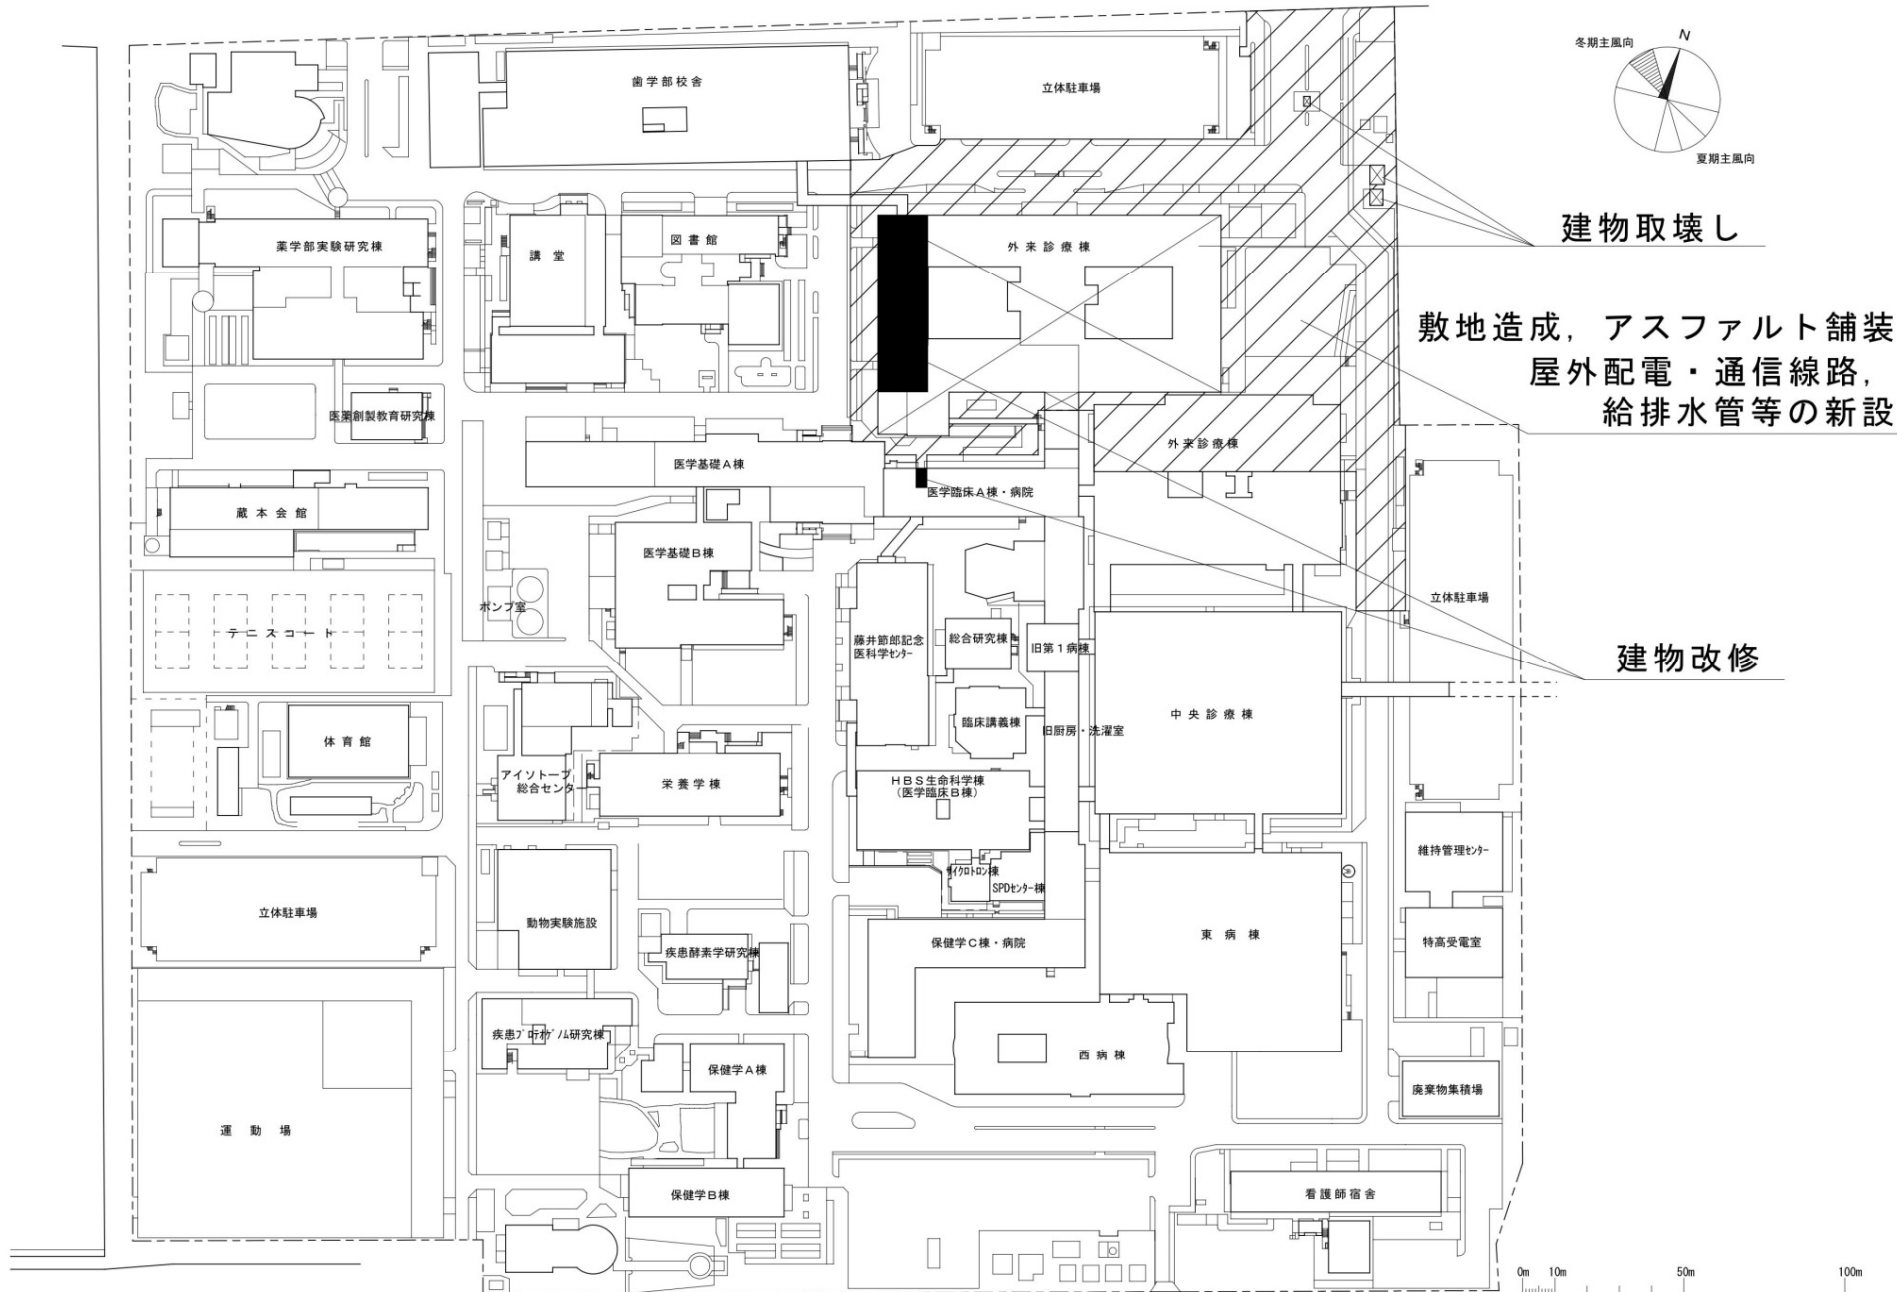

団地名	013蔵本	事業名	徳島大学(医病)基幹・環境整備(支障建物撤去等)	配置図	1/2,300
-----	-------	-----	--------------------------	-----	---------

 


(埋設)屋外電力引込 (6Kv) 60[□]-3C (154m)
 (共同構内)屋外電力引込 (6Kv) 60[□]-3C (15m)
 (埋設)屋外電力引込 $\ominus \times 2$ (154m)

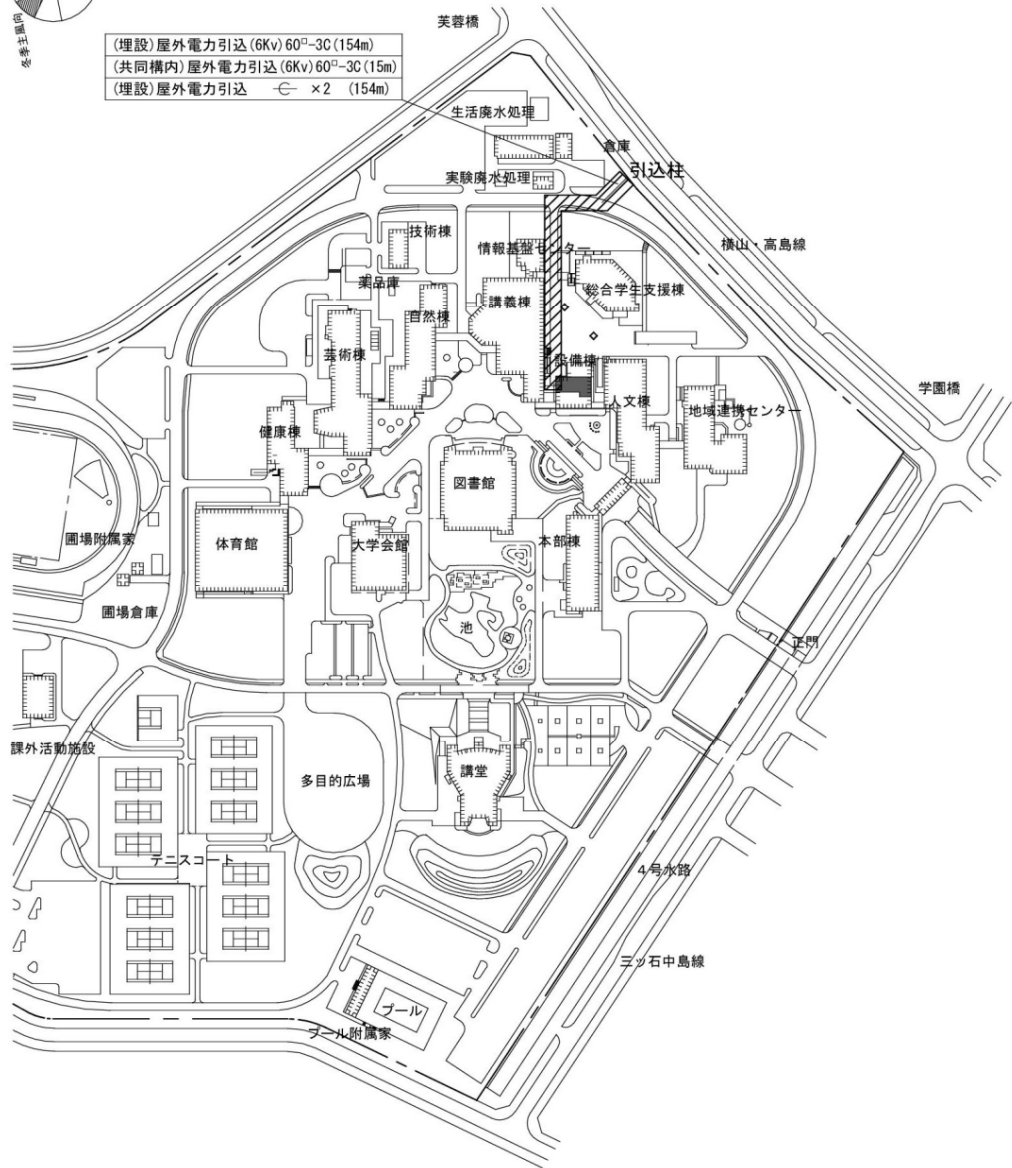



特殊工事関係凡例

凡例	特殊工事項目	数量等
■	受変電設備	高低圧配電盤 変圧器取替 一式

団地名	001 高島	事業名	鳴門教育大学(高島)ライフライン再生 I (電気設備)	配置図	1/4000
-----	--------	-----	-----------------------------	-----	--------

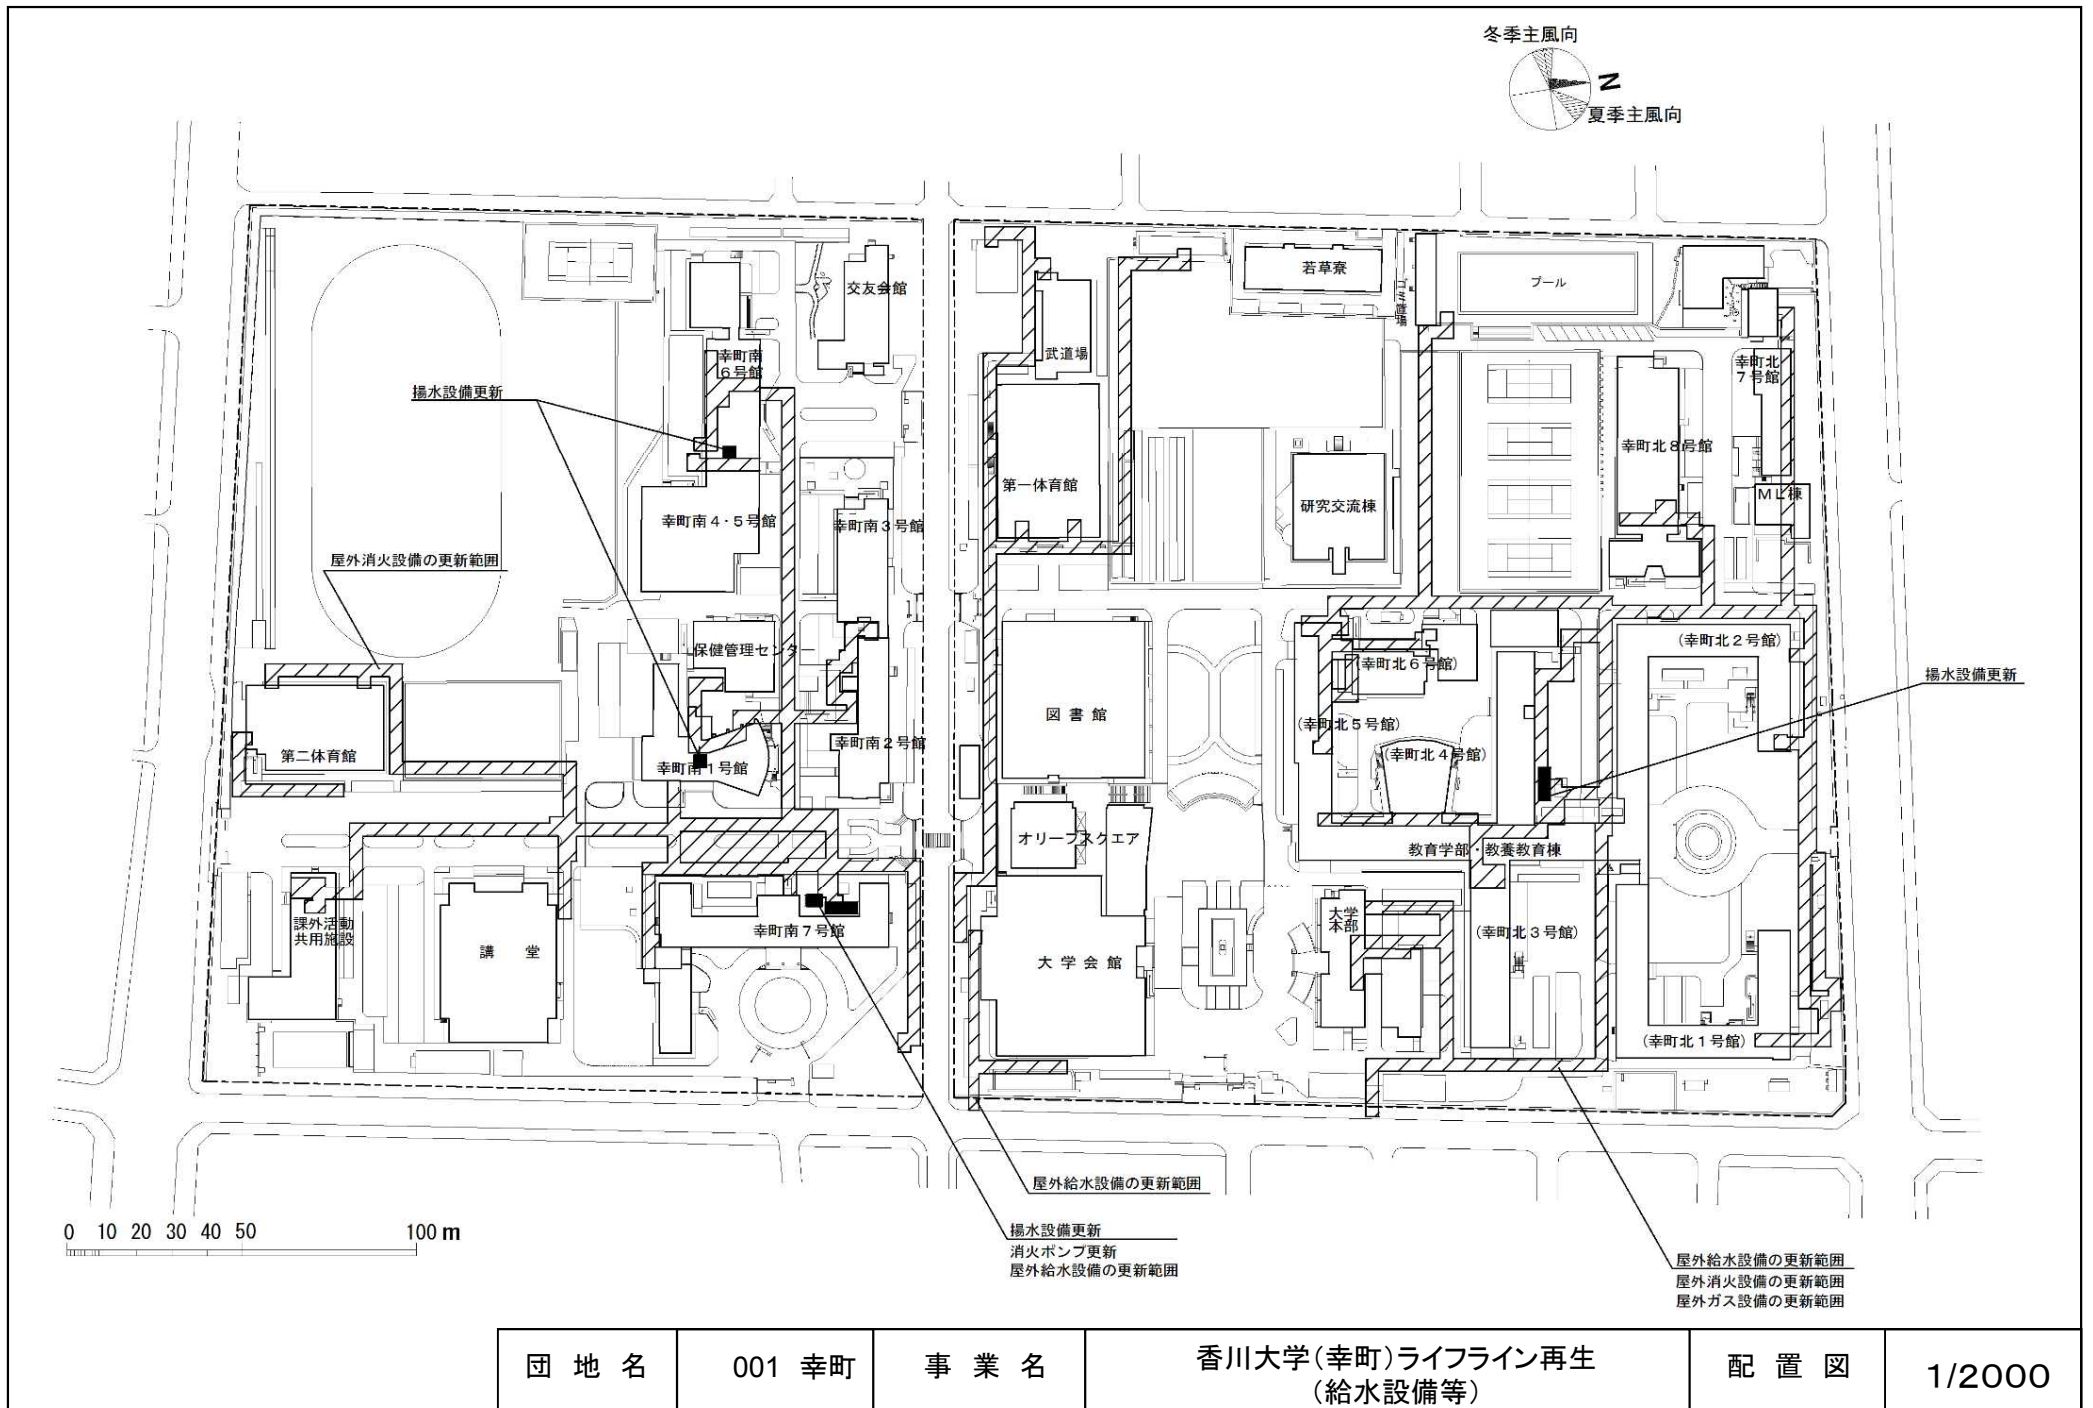


団地名	001 幸町	事業名	香川大学(幸町)ライフライン再生 (給水設備等)	配置図	1/2000
-----	--------	-----	-----------------------------	-----	--------

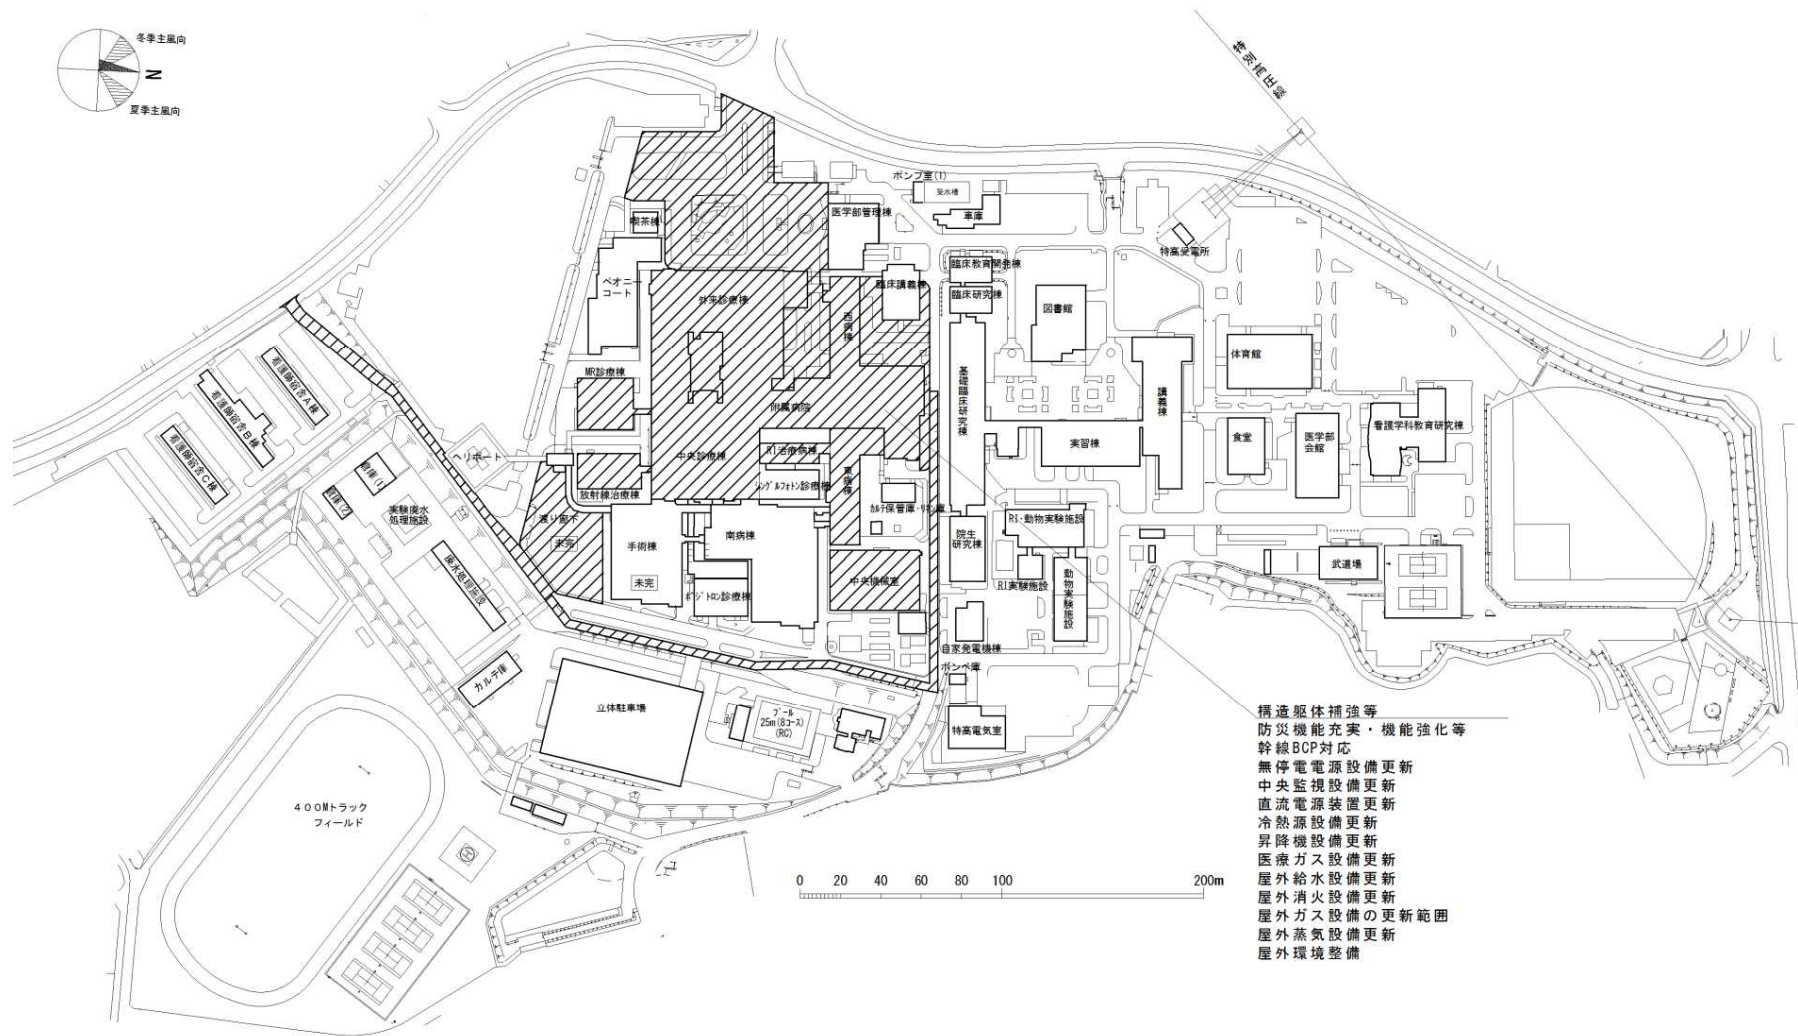 


- 構造躯体補強等
- 防災機能充実・機能強化等
- 幹線BCP対応
- 無停電電源設備更新
- 中央監視設備更新
- 直流電源装置更新
- 冷熱源設備更新
- 昇降機設備更新
- 医療ガス設備更新
- 屋外給水設備更新
- 屋外消火設備更新
- 屋外ガス設備の更新範囲
- 屋外蒸気設備更新
- 屋外環境整備

団地名	024 三木町 医学部	事業名	香川大学(医病)基幹・環境整備 (外来・中央診療棟等冷熱源設備更新等)	配置図	1/4000
-----	----------------	-----	--	-----	--------

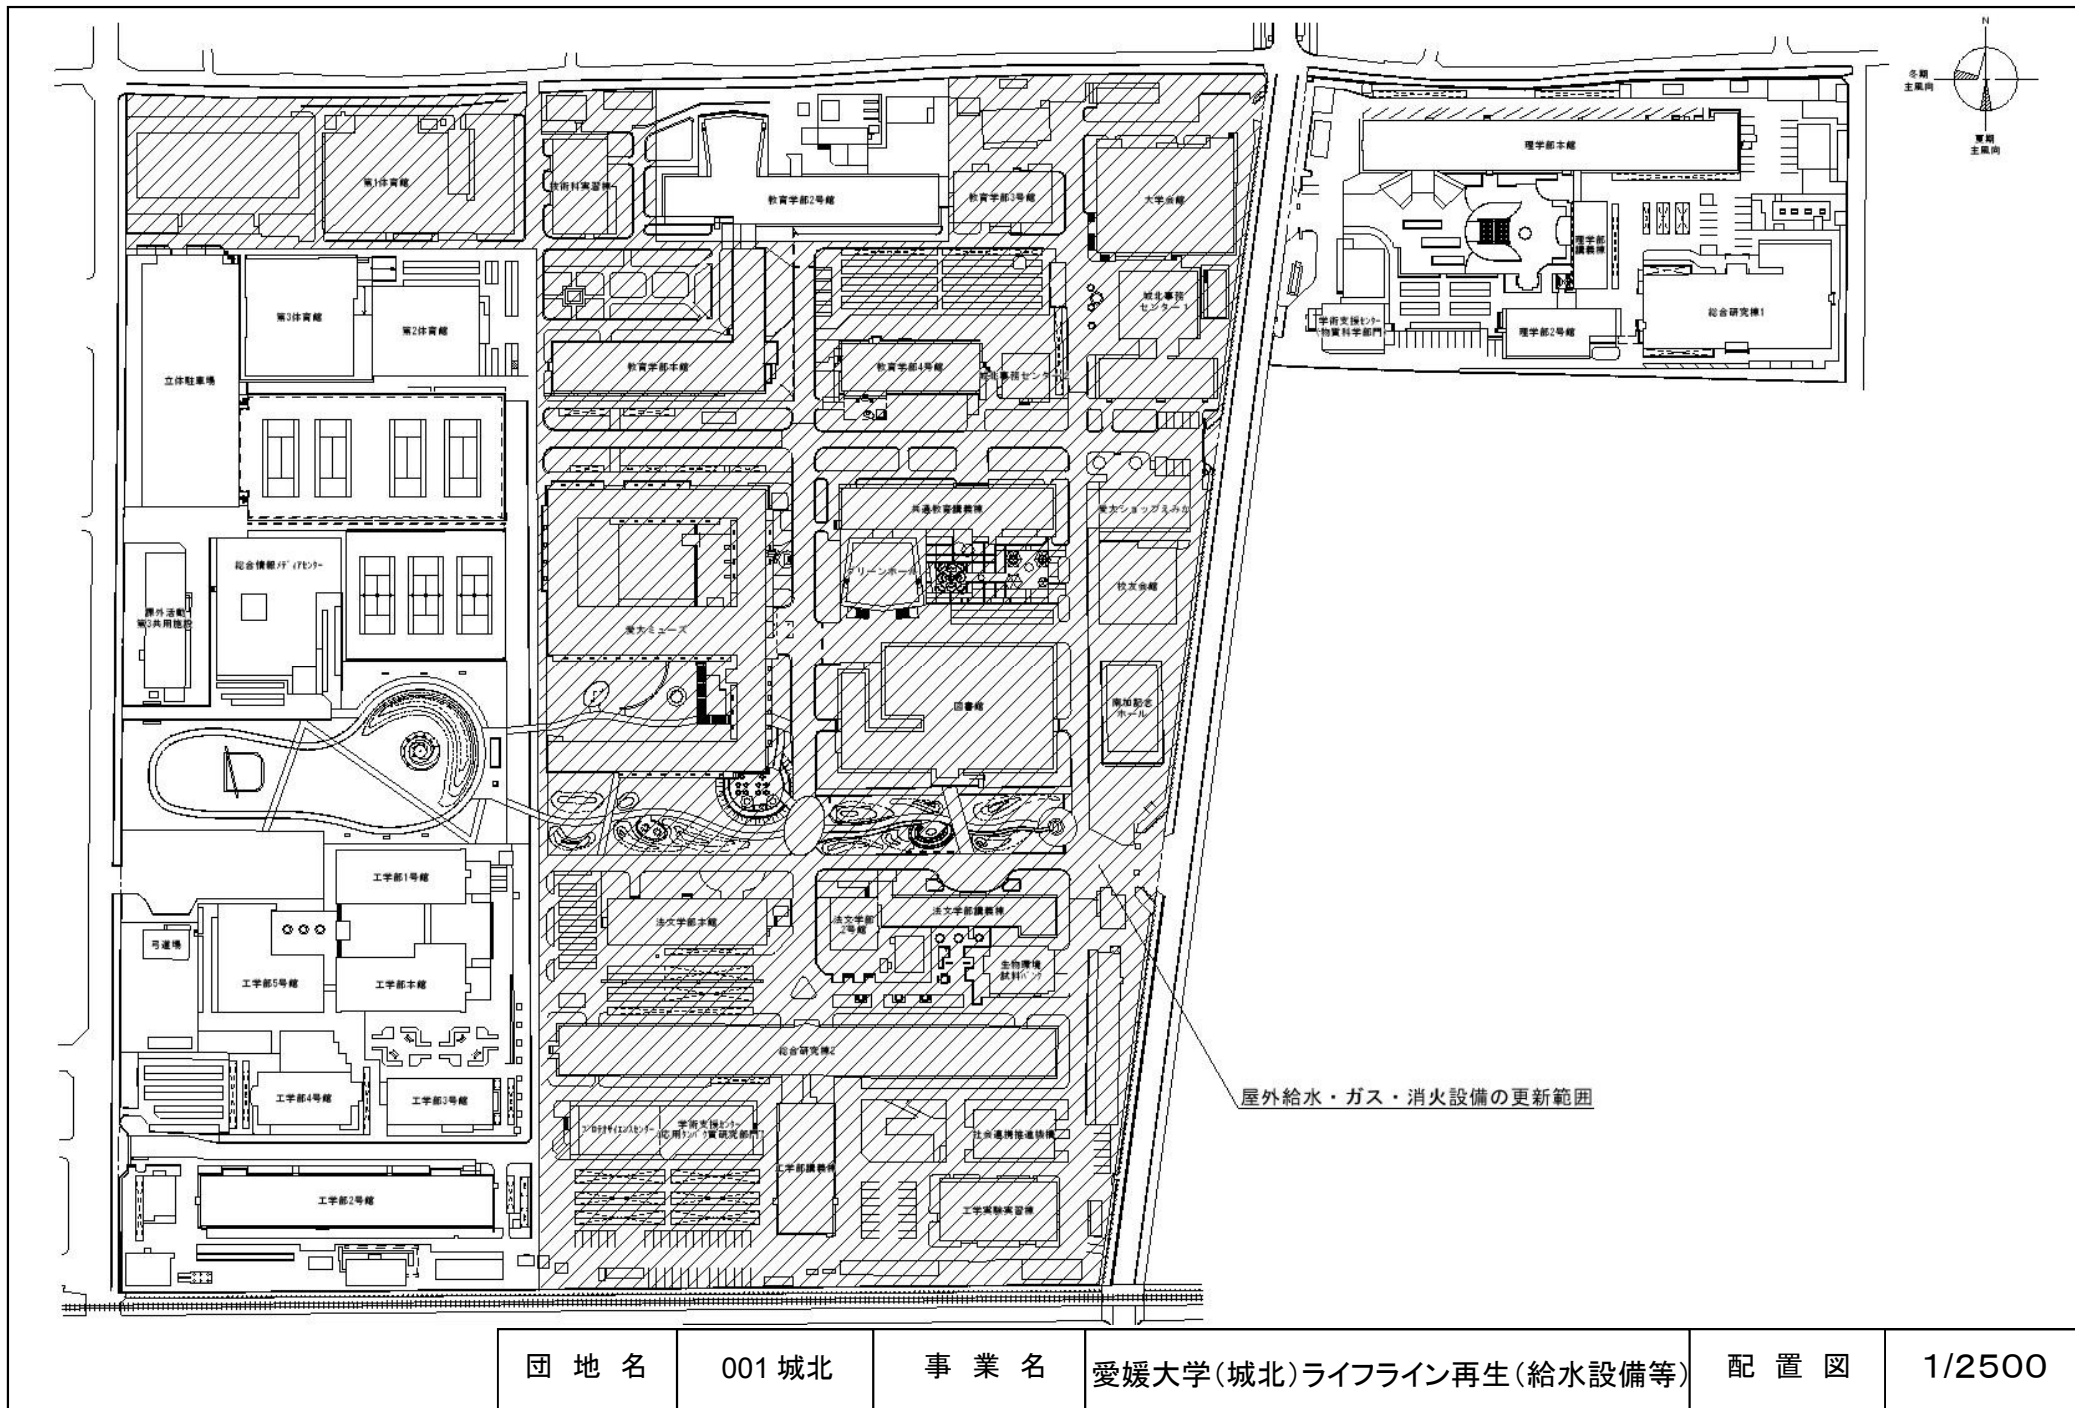


団地名	001城北	事業名	愛媛大学(城北)ライフライン再生(給水設備等)	配置図	1/2500
-----	-------	-----	-------------------------	-----	--------

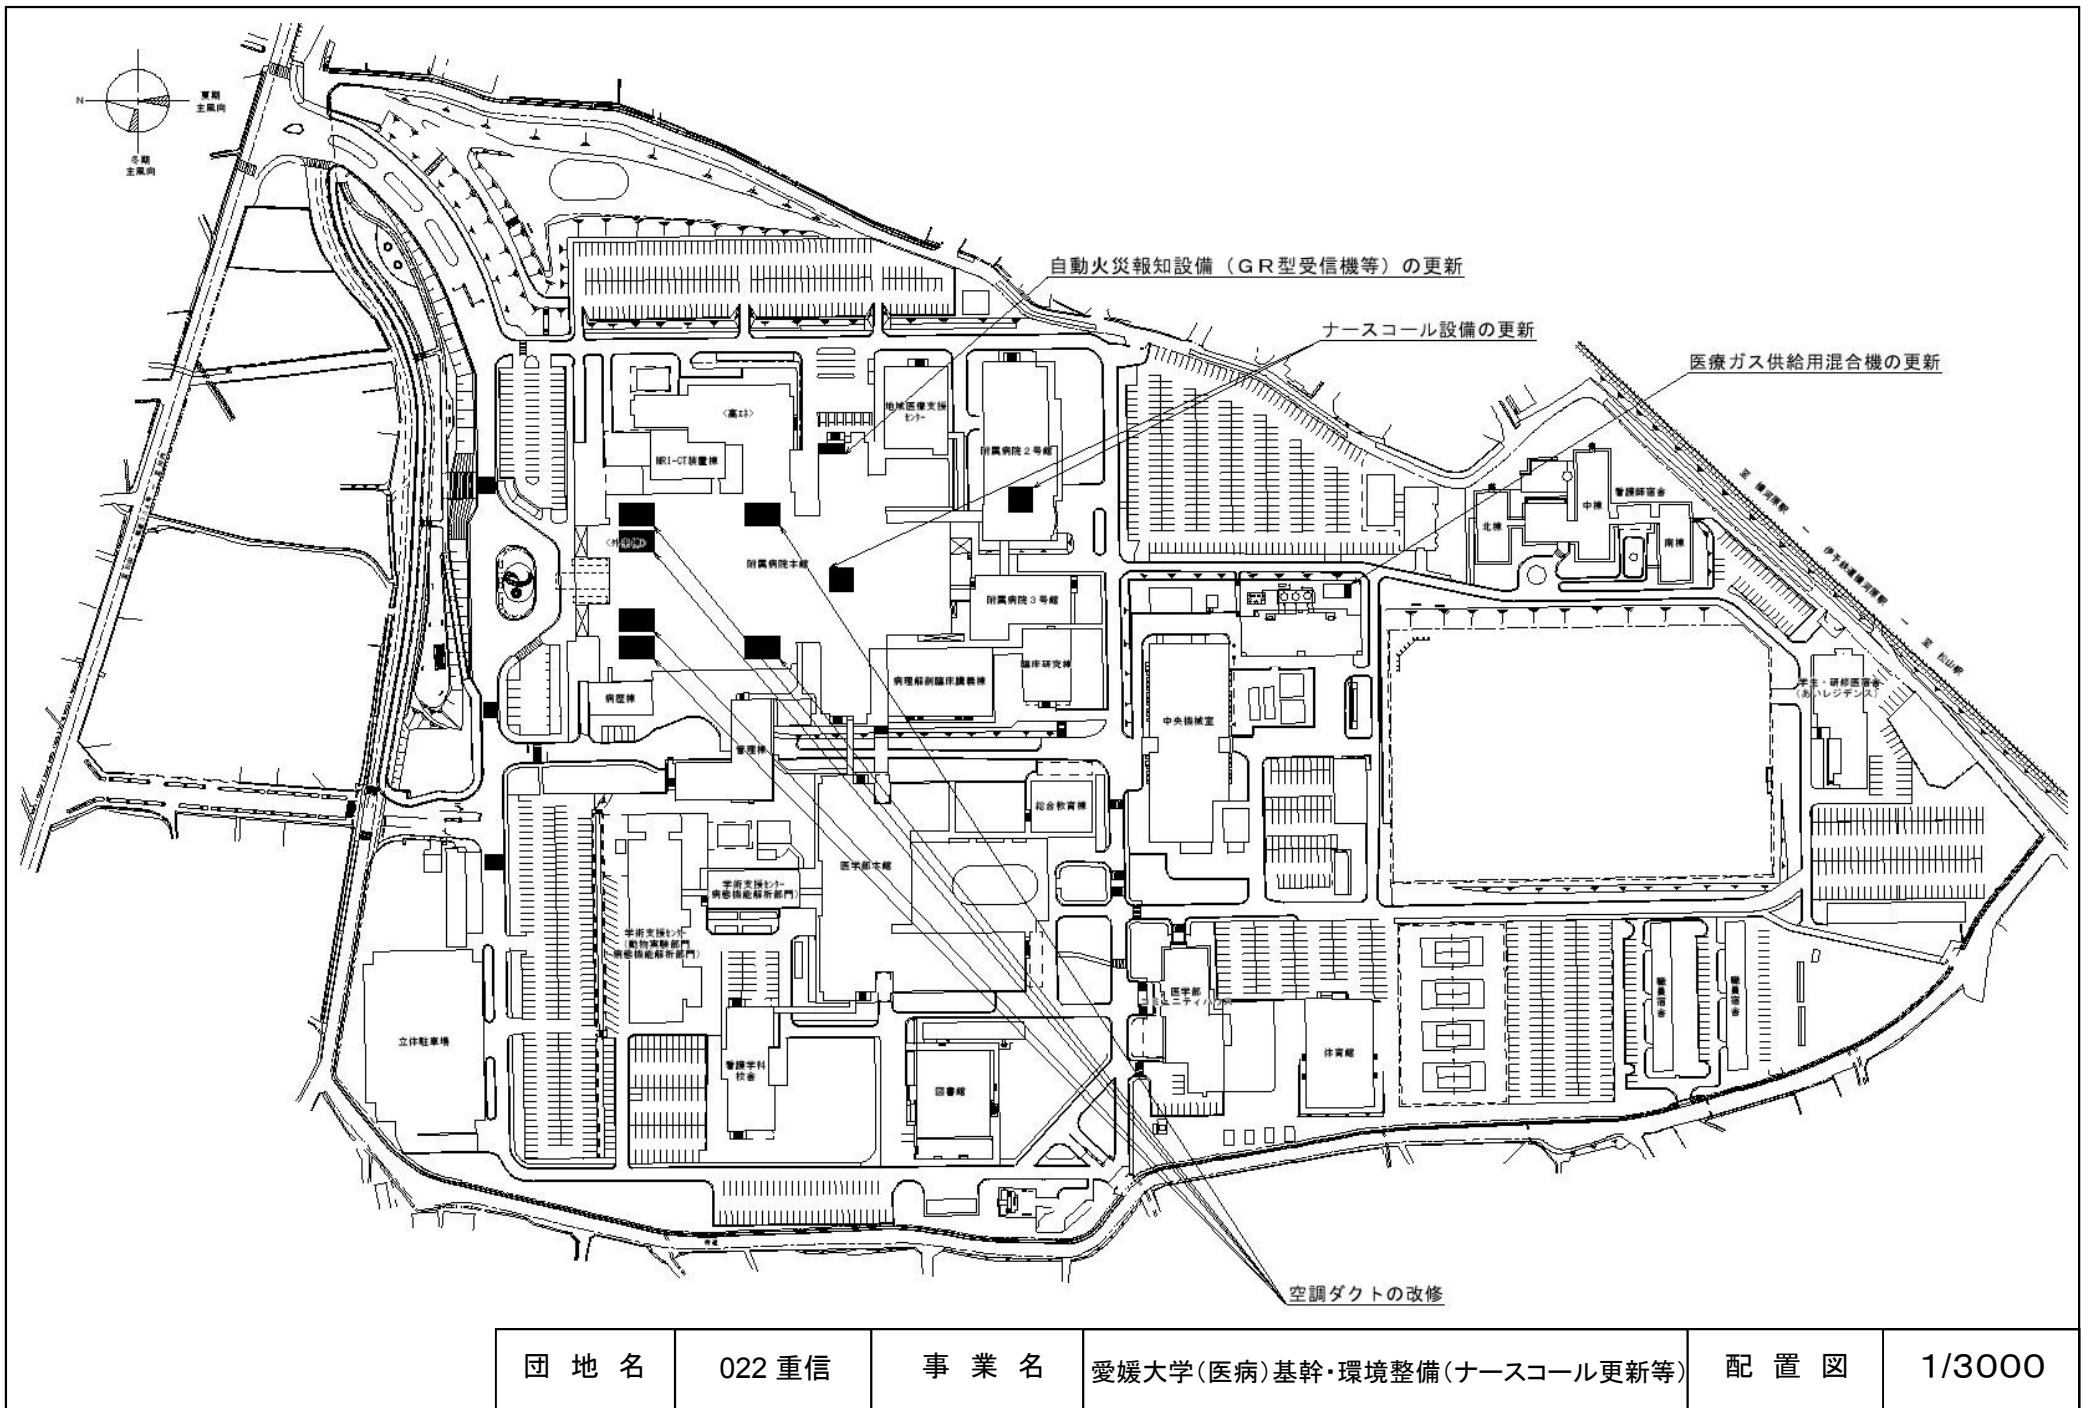


団地名	022重信	事業名	愛媛大学(医病)基幹・環境整備(ナースコール更新等)	配置図	1/3000
-----	-------	-----	----------------------------	-----	--------


屋外排水設備の更新範囲

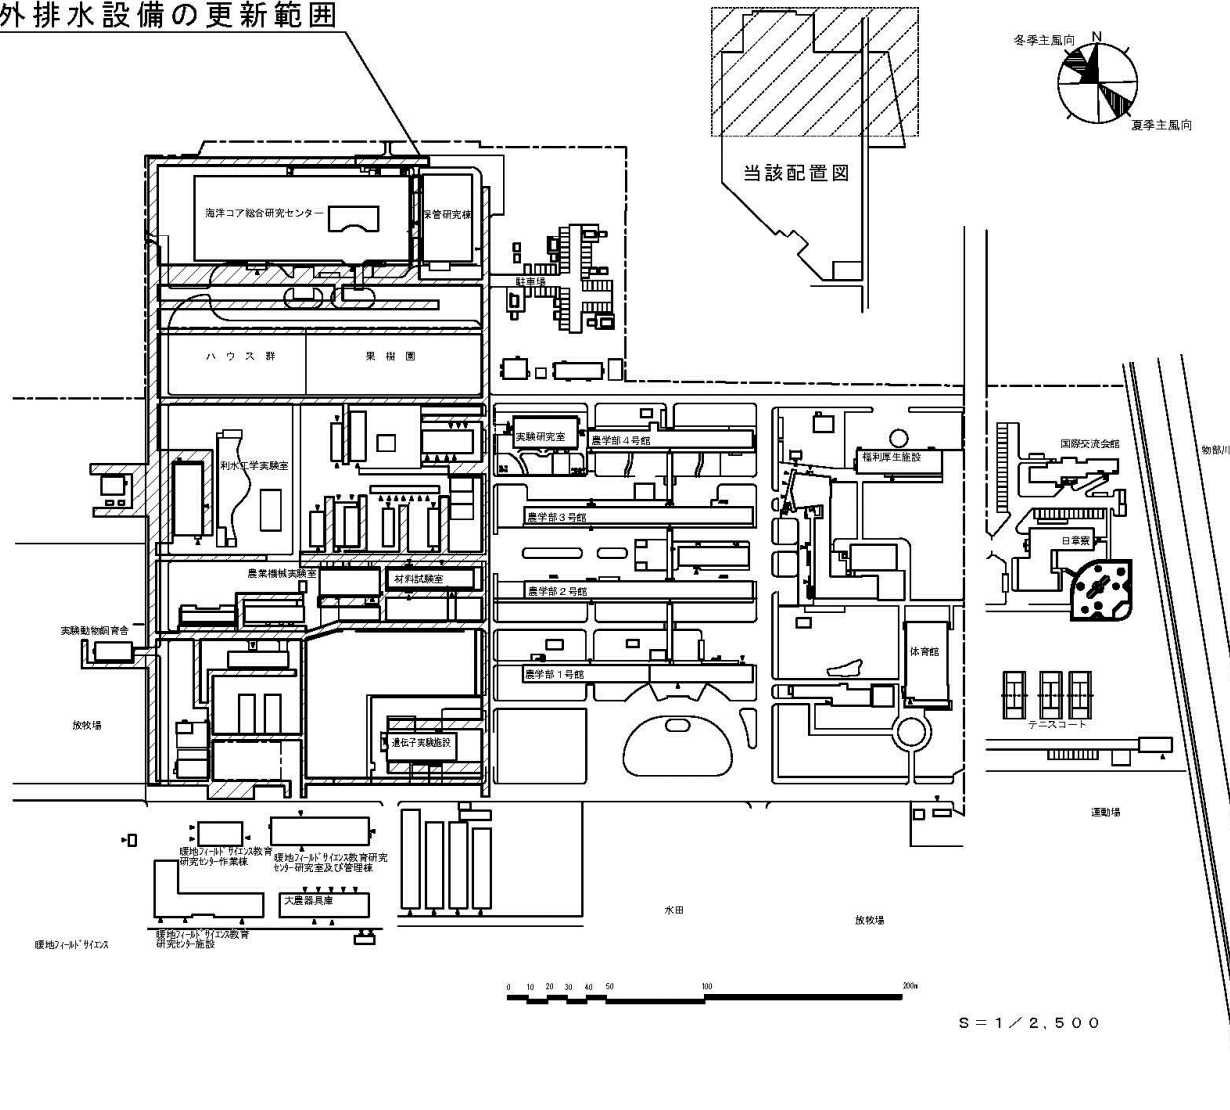



団地名	002 物部	事業名	高知大学(物部)ライフライン再生(排水設備)	配置図	1/2500
-----	--------	-----	------------------------	-----	--------

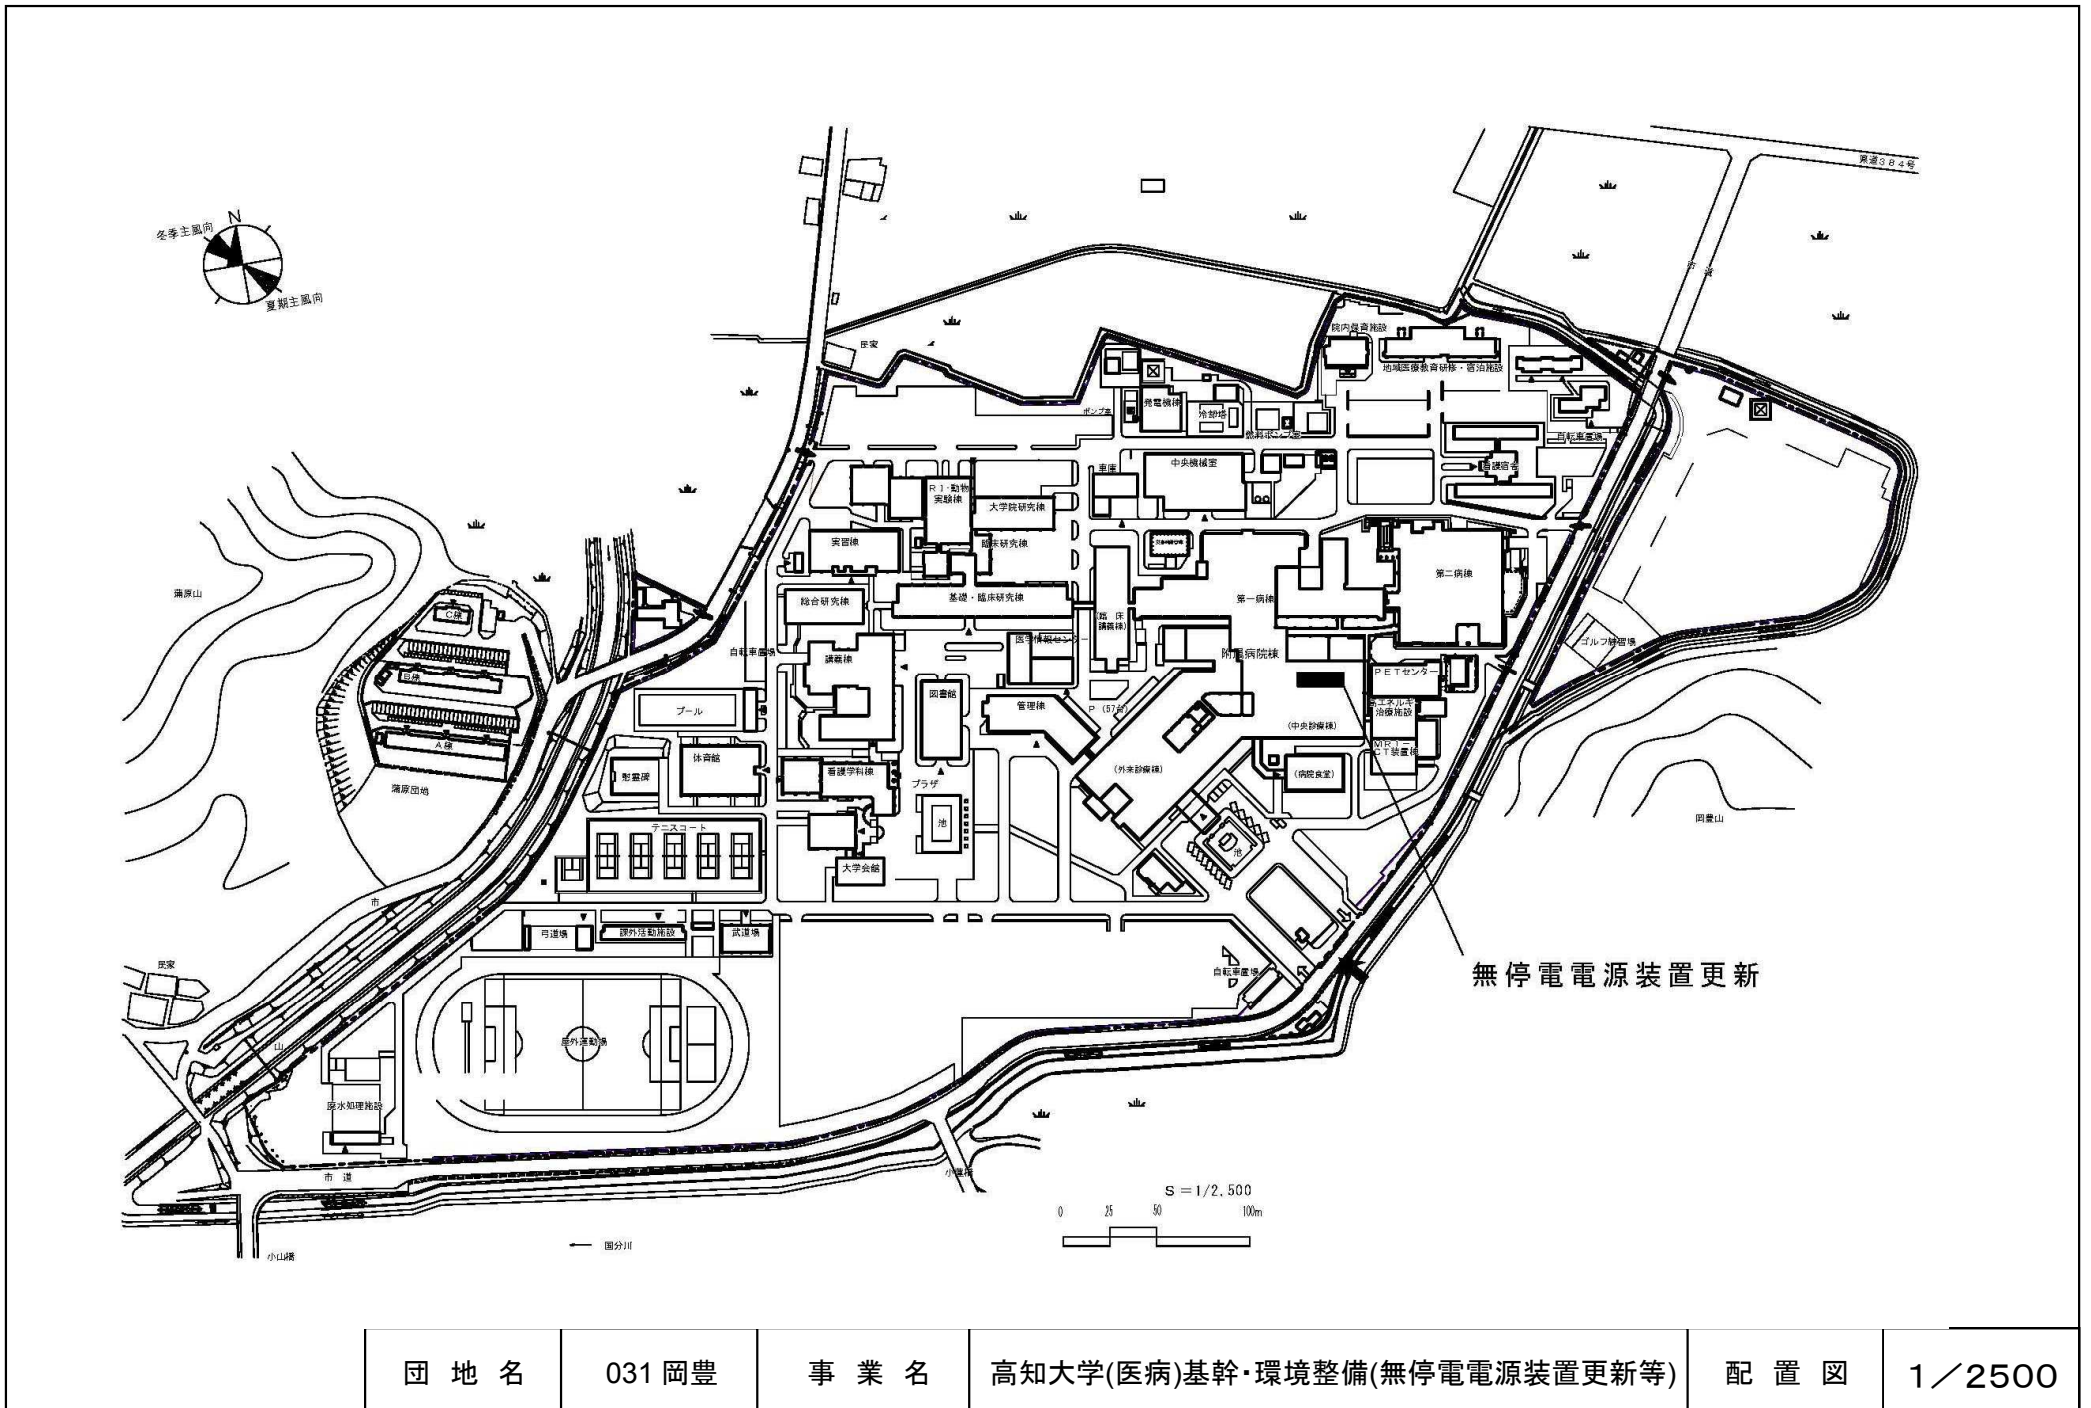


団地名	031 岡豊	事業名	高知大学(医病)基幹・環境整備(無停電電源装置更新等)	配置図	1/2500
-----	--------	-----	-----------------------------	-----	--------

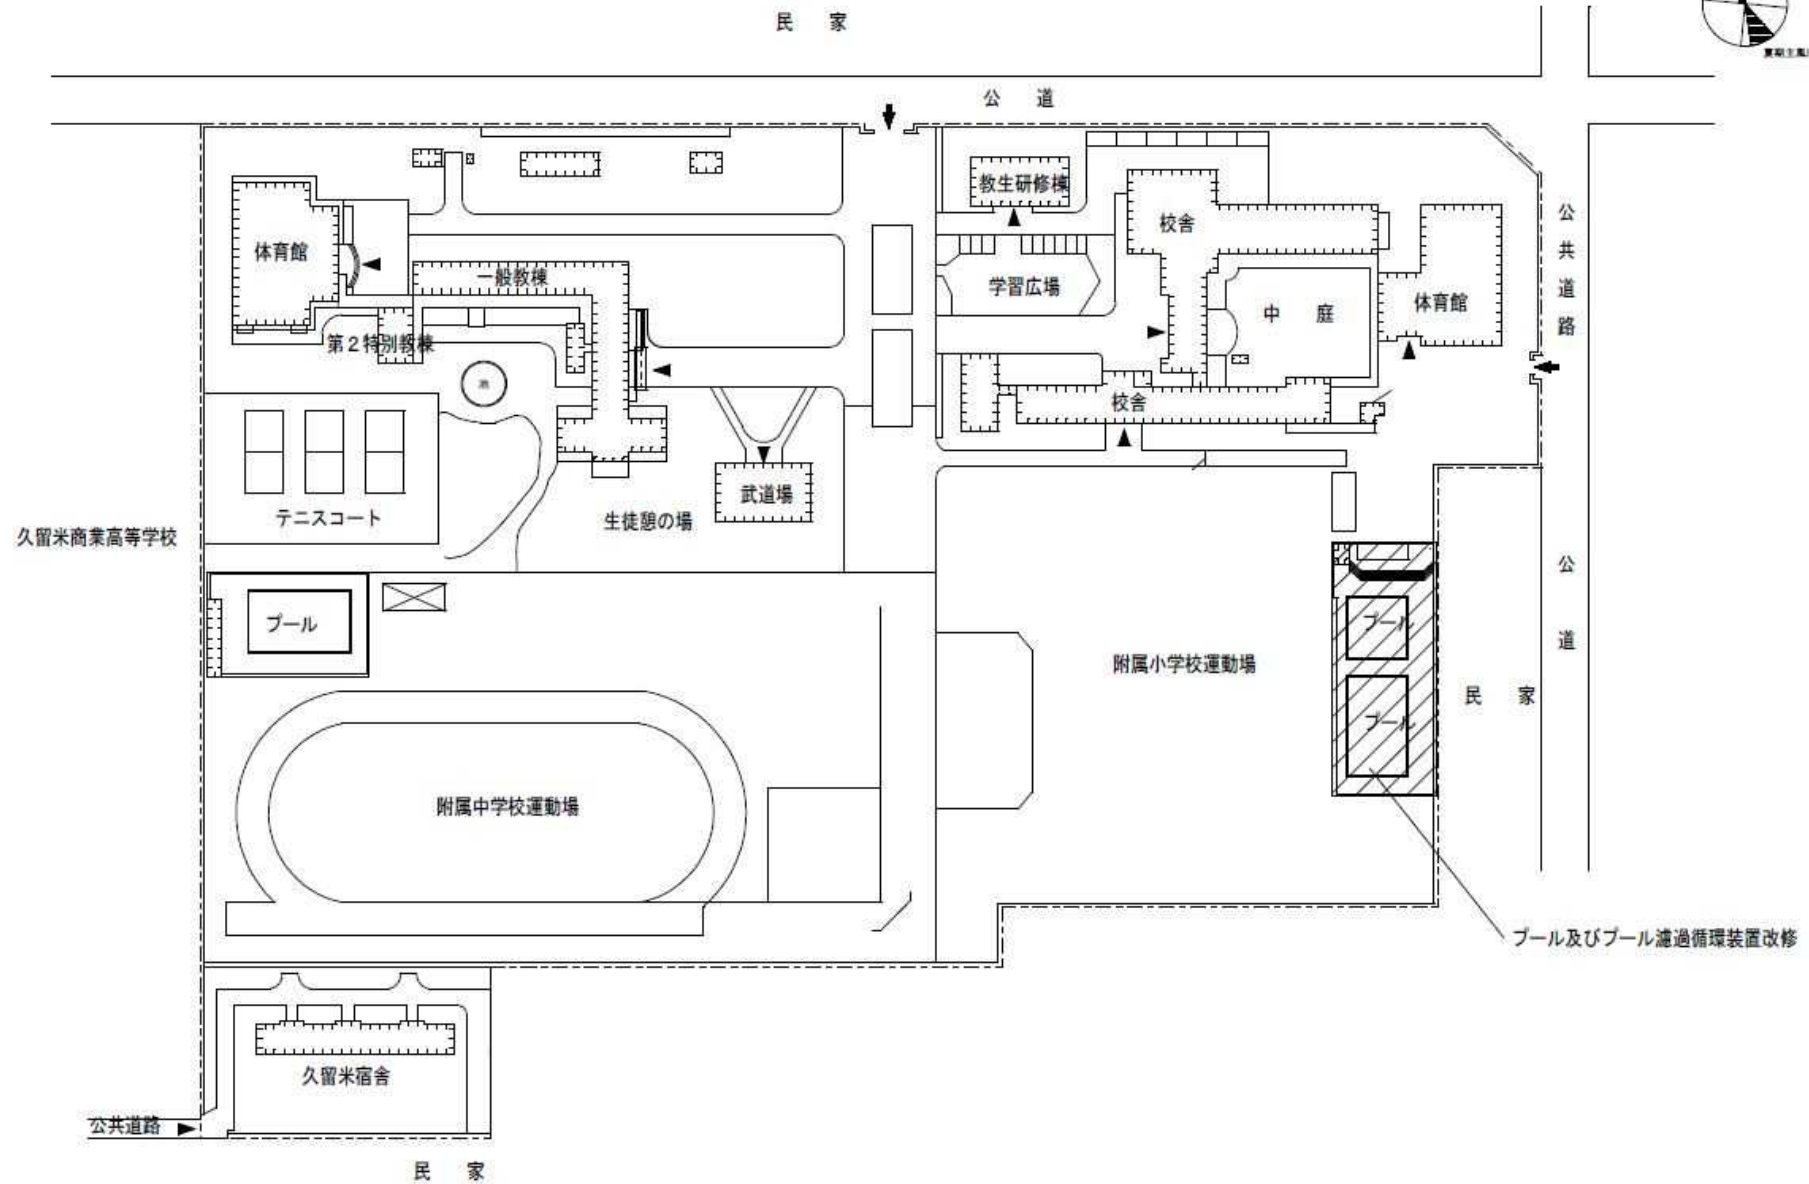

団地名	006 久留米(附小)	事業名	福岡教育大学(久留米(附小)) 基幹・環境整備(プール等)	配置図	1/1800
-----	-------------	-----	----------------------------------	-----	--------

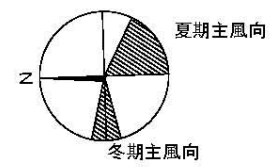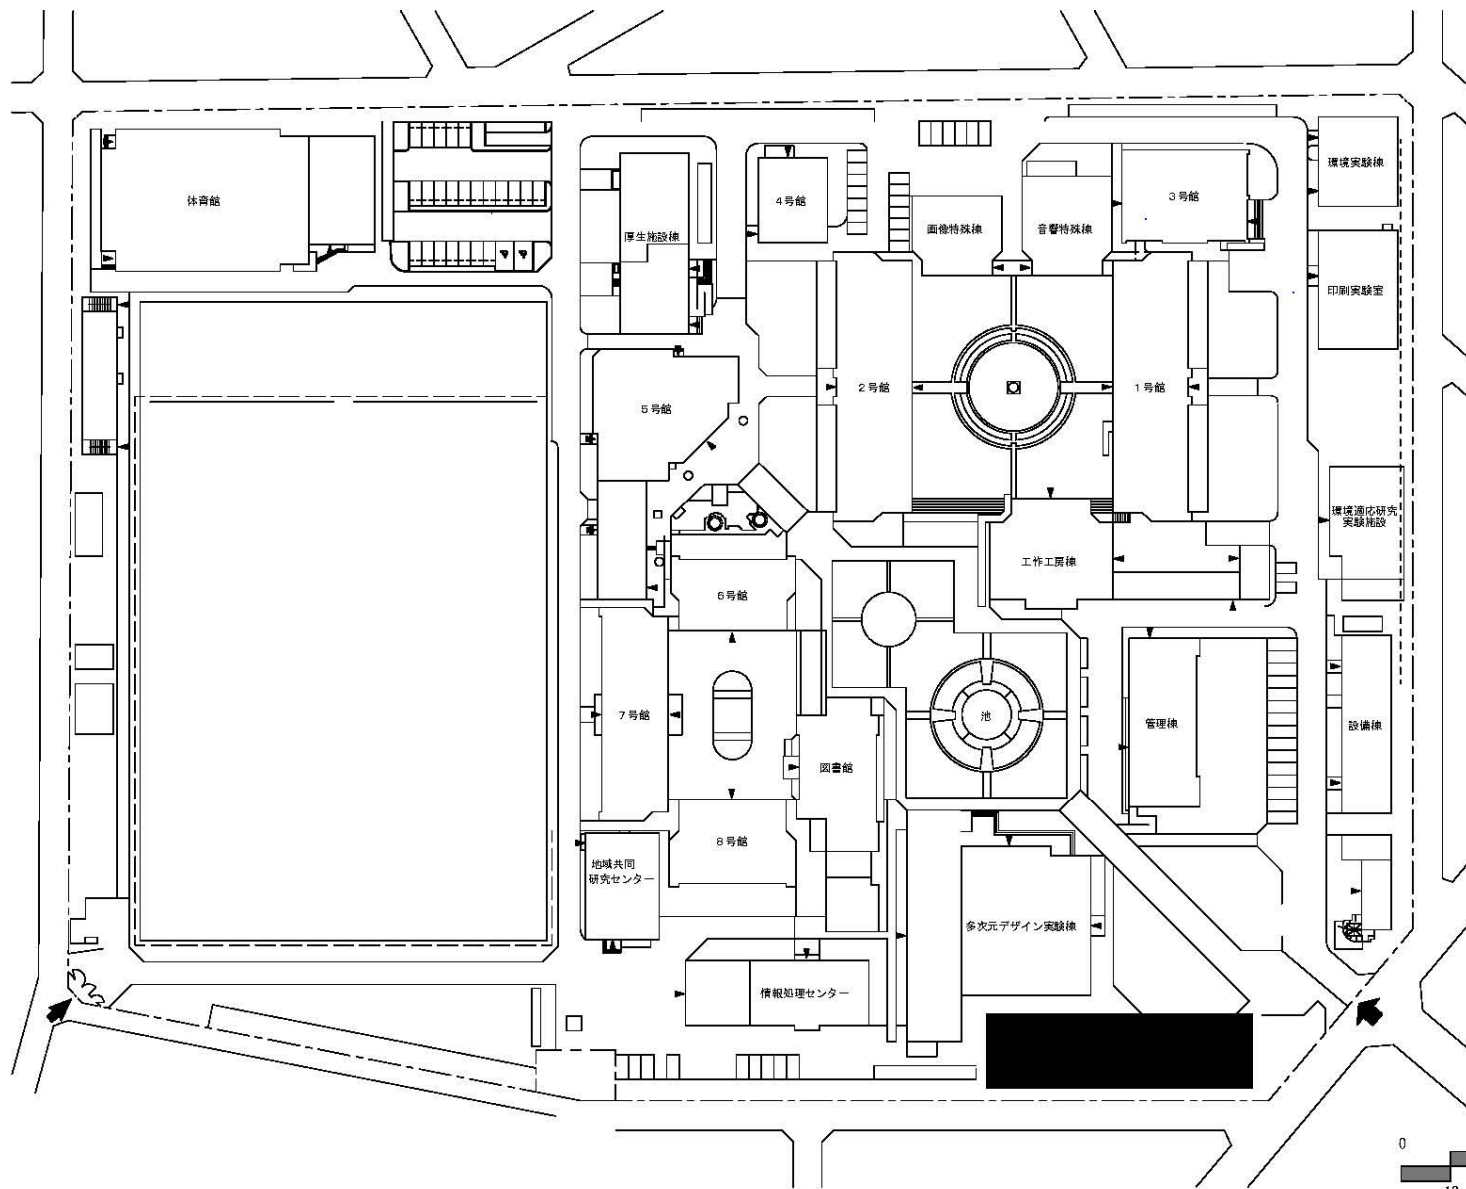


団地名	101塩原	事業名	九州大学(塩原)学修支援施設	配置図	1/1, 500
-----	-------	-----	----------------	-----	----------

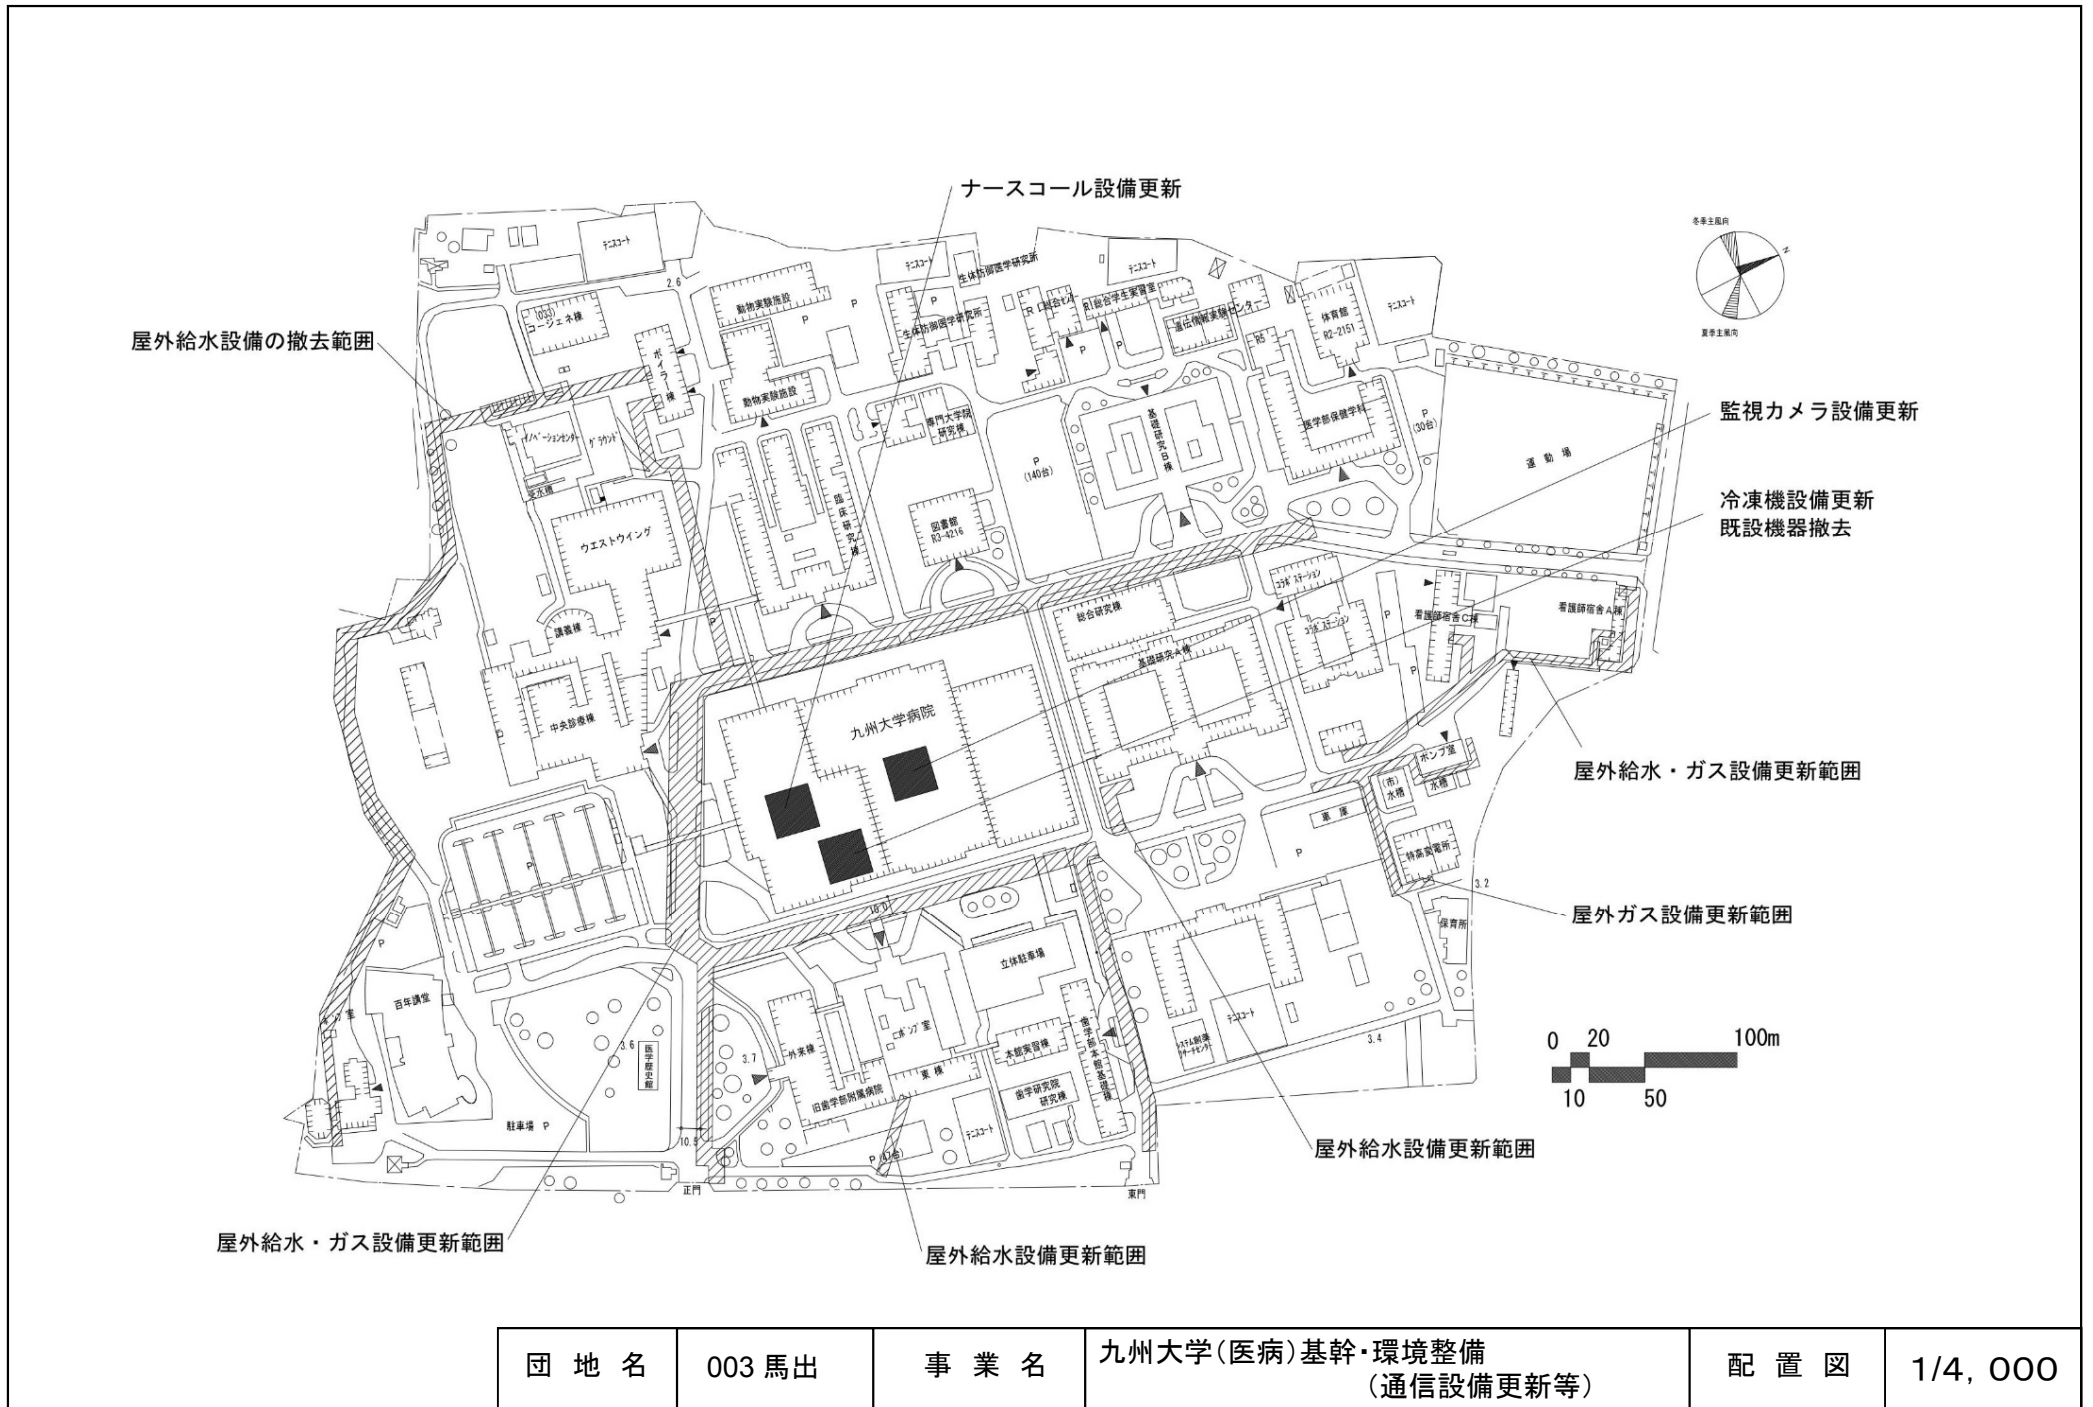

団地名	003馬出	事業名	九州大学(医病)基幹・環境整備 (通信設備更新等)	配置図	1/4,000
-----	-------	-----	------------------------------	-----	---------

飯塚団地配置図

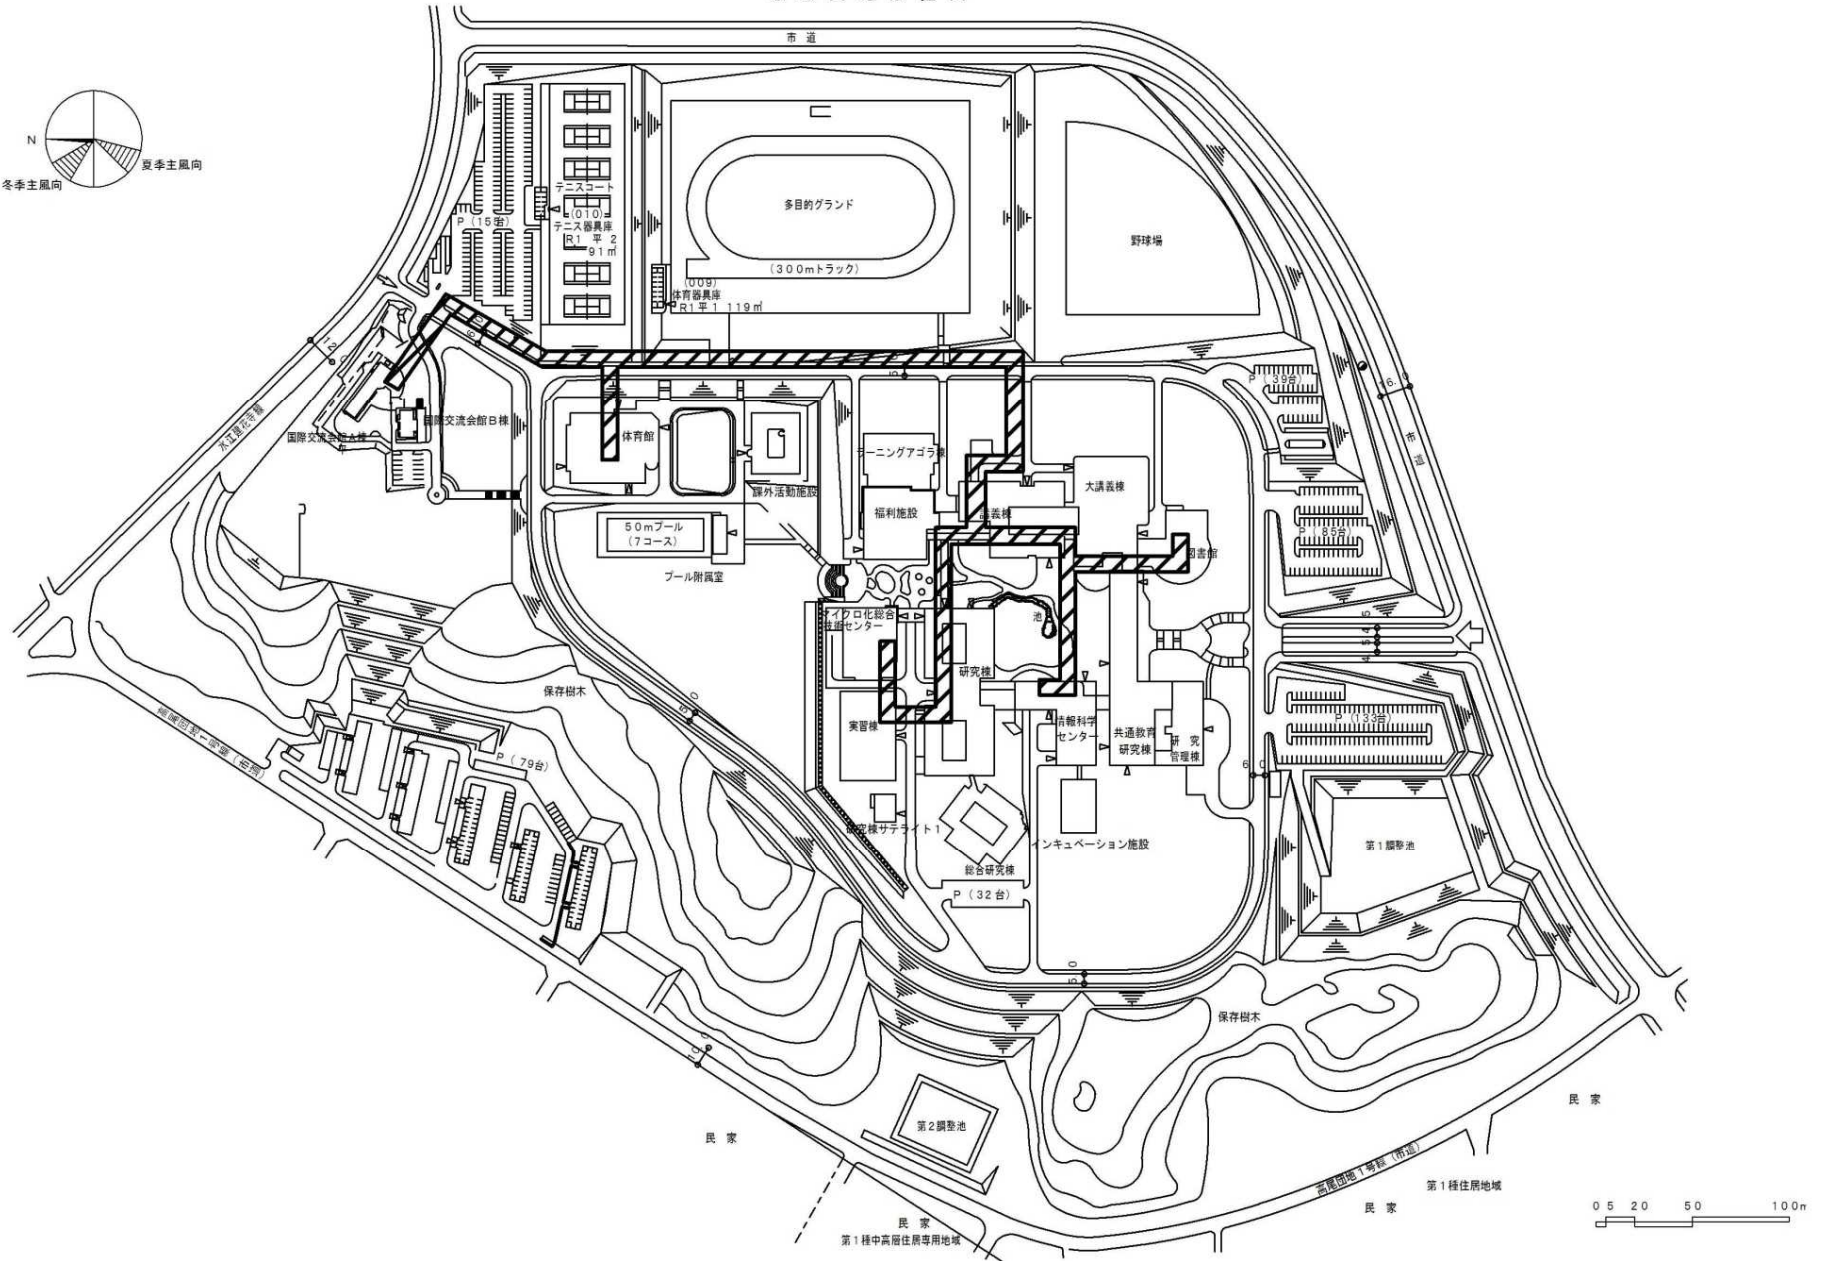


団地名	002 飯塚	事業名	九州工業大学(飯塚)ライフライン再生(電気設備)	配置図	1/4,000
-----	--------	-----	--------------------------	-----	---------




凡 例

■	RST 盤更新
≡	電話交換設備更新
▨	中央監視設備更新



団 地 名	001 本庄町1	事 業 名	佐賀大学(本庄町)ライフライン再生(中央監視設備等)	配 置 図	1/4,000
-------	----------	-------	----------------------------	-------	---------

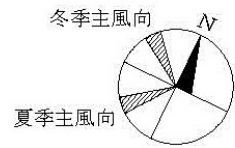


排水設備・屋内消火栓設備更新及び屋外環境整備範囲

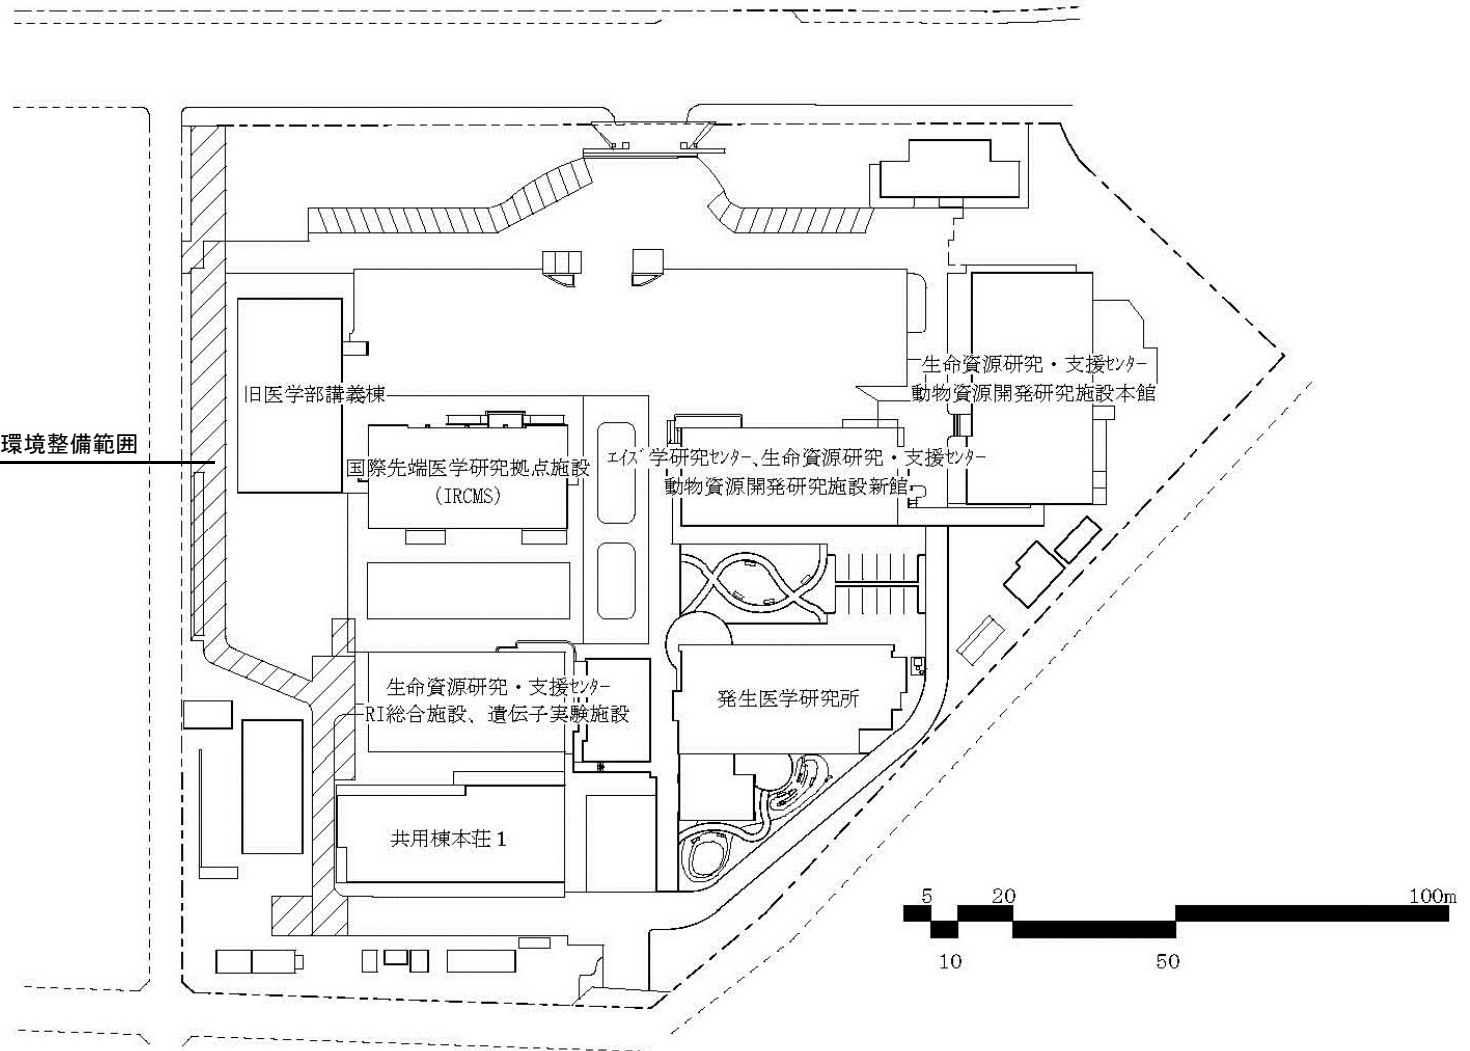


団地名	003本荘中	事業名	熊本大学(本荘)ライフライン再生(排水設備等)	配置図	1/1,500
-----	--------	-----	-------------------------	-----	---------

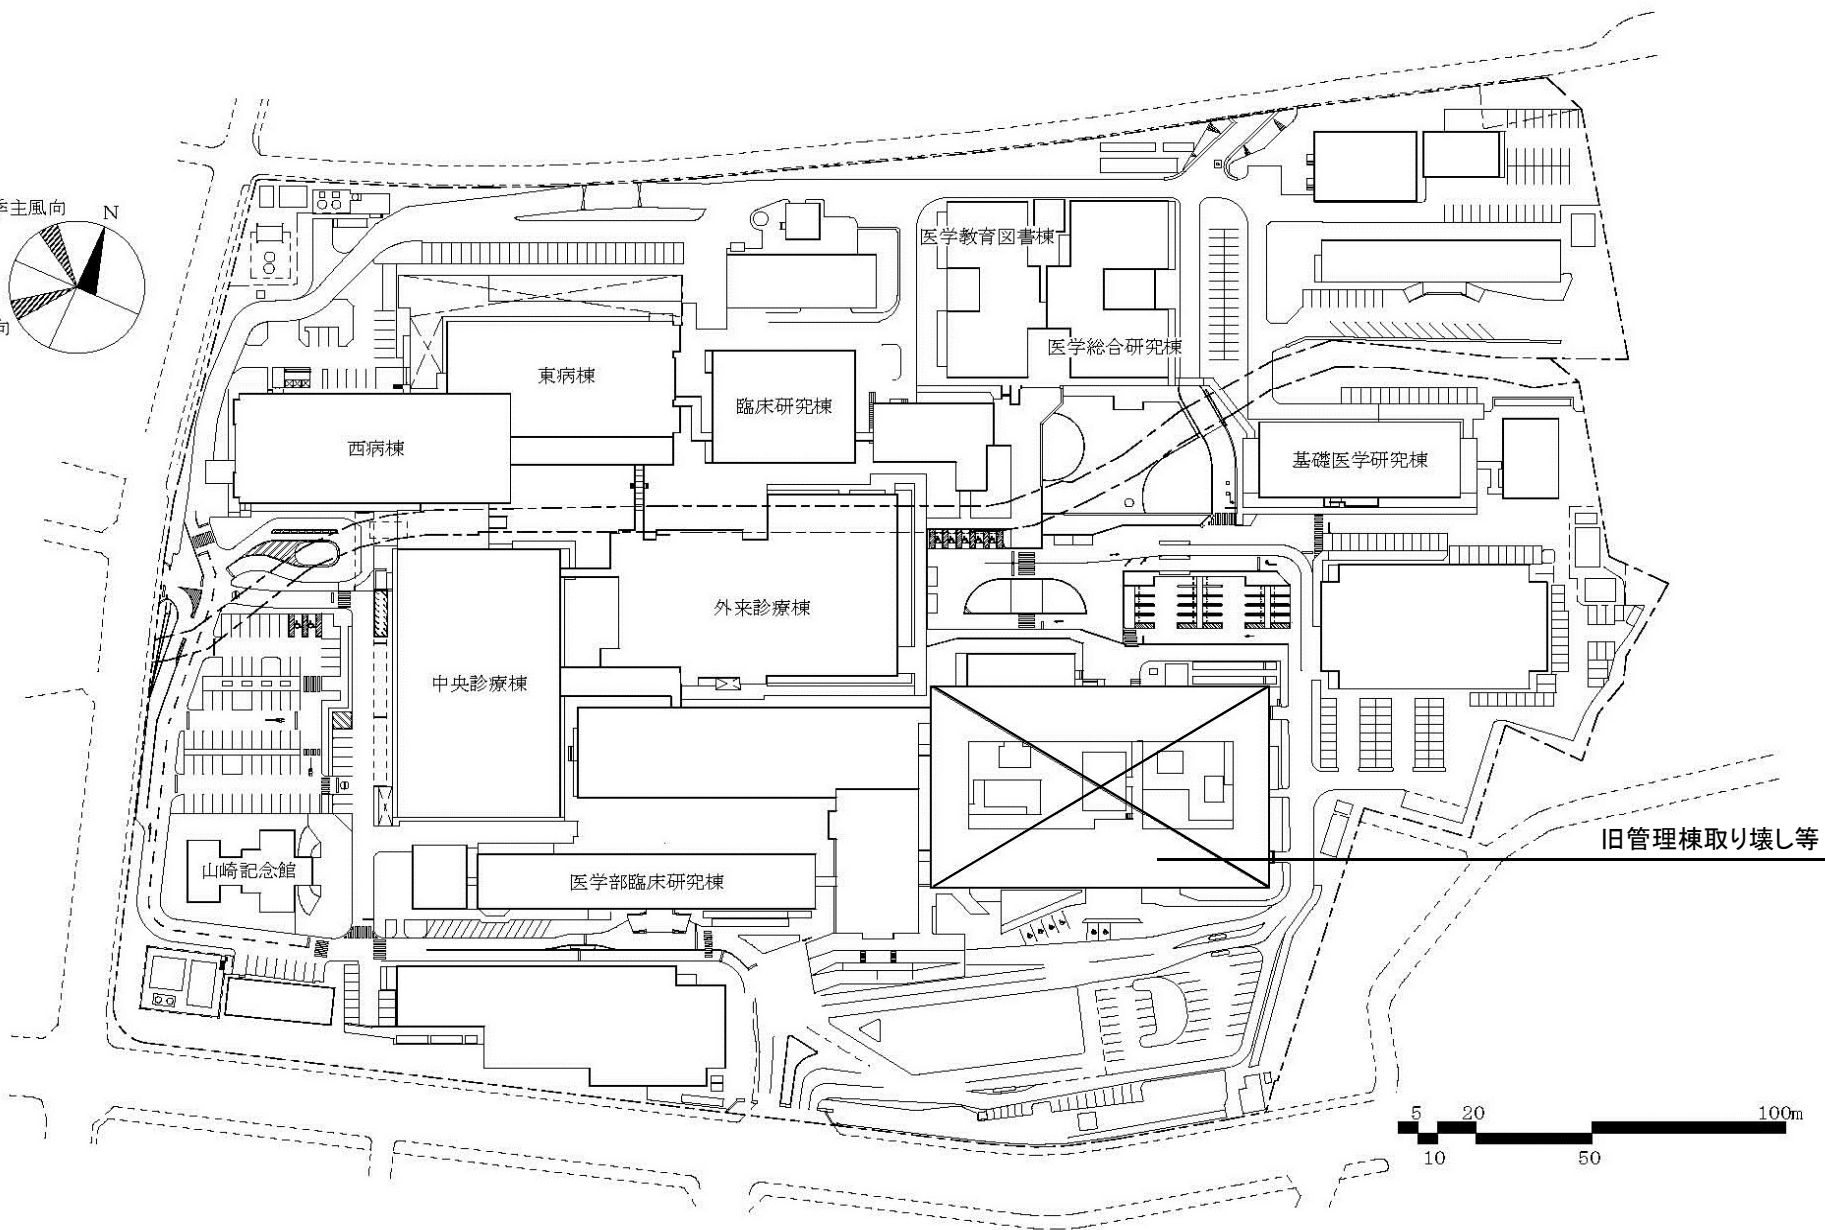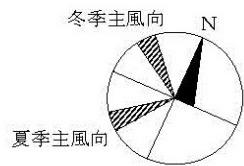


団地名	003本荘北	事業名	熊本大学(医病)基幹・環境整備 (支障建物撤去等)	配置図	1/2,000
-----	--------	-----	------------------------------	-----	---------

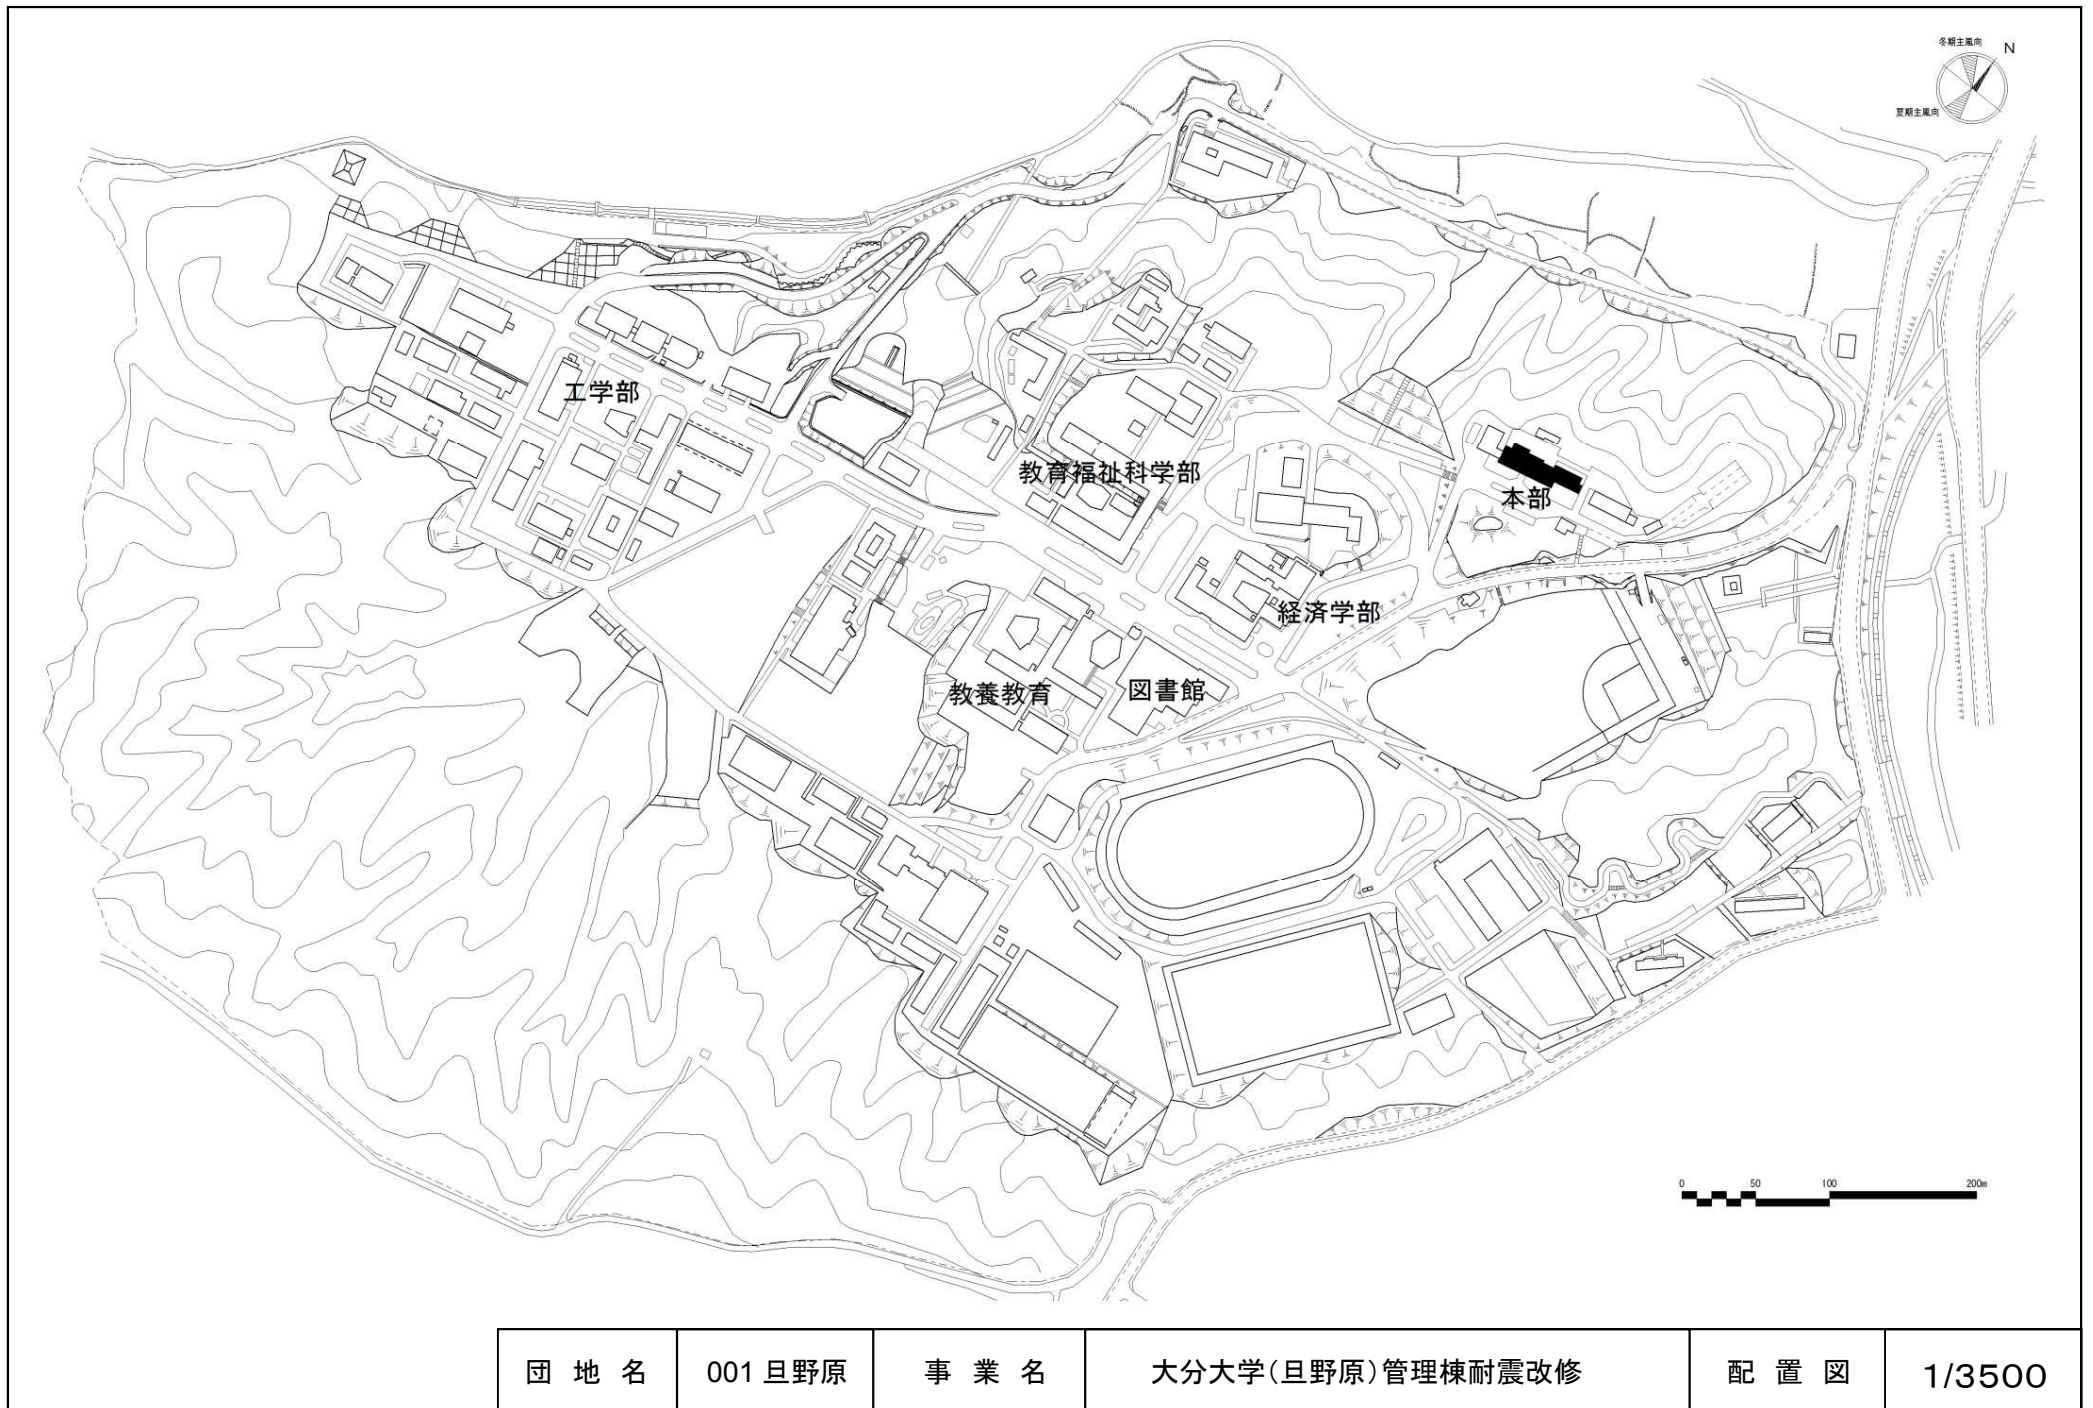


団地名	001 旦野原	事業名	大分大学(旦野原)管理棟耐震改修	配置図	1/3500
-----	---------	-----	------------------	-----	--------

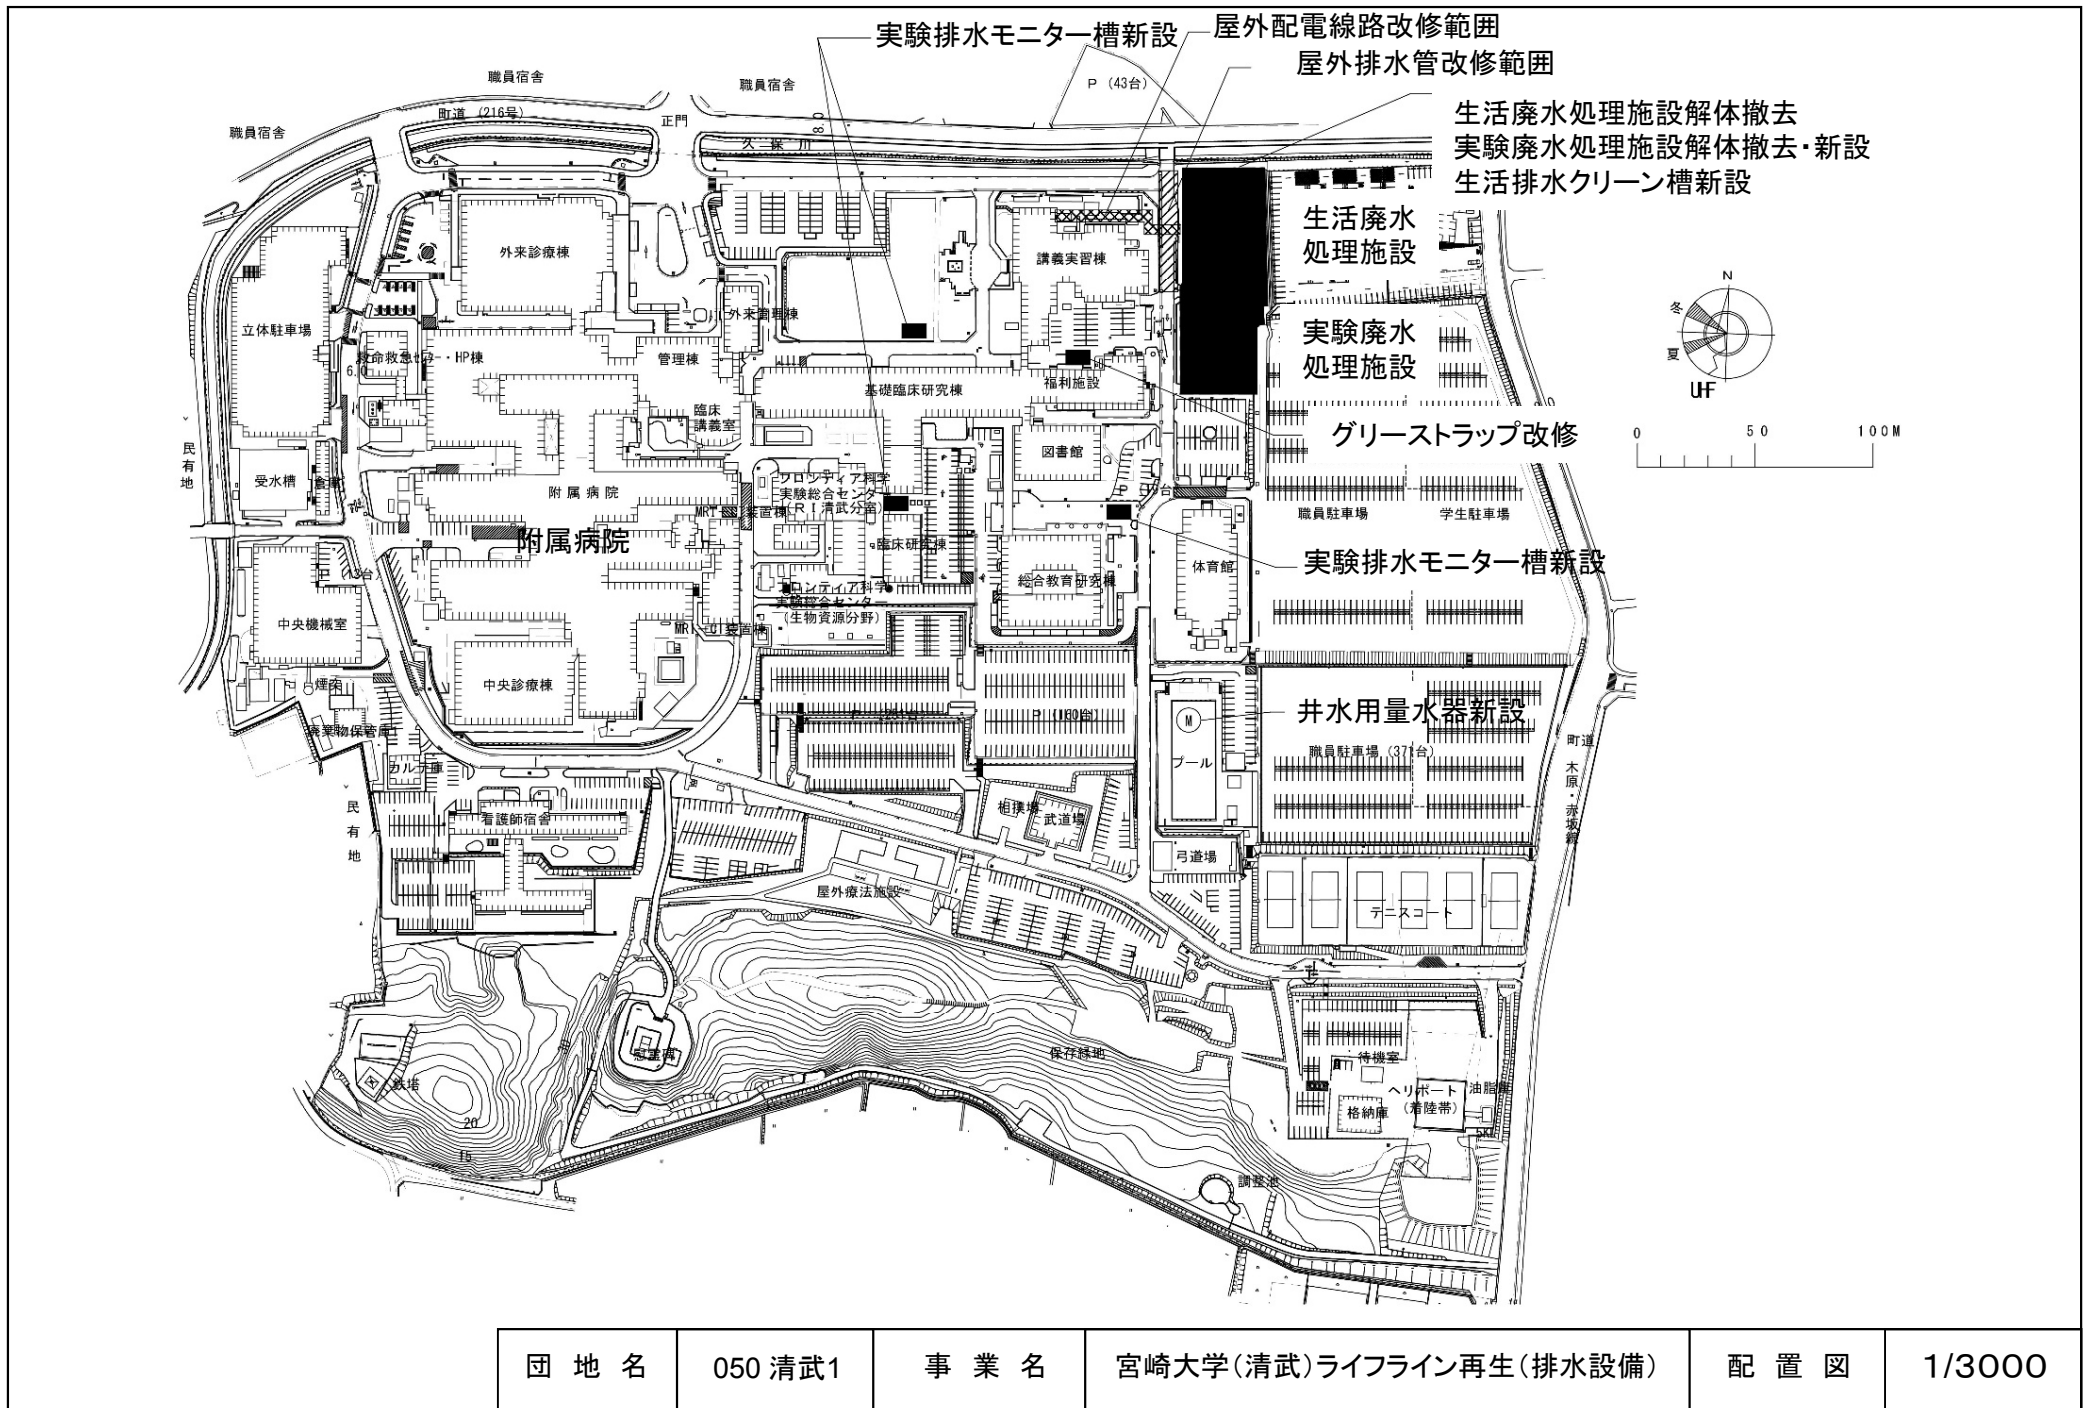


団地名	050 清武1	事業名	宮崎大学(清武)ライフライン再生(排水設備)	配置図	1/3000
-----	---------	-----	------------------------	-----	--------

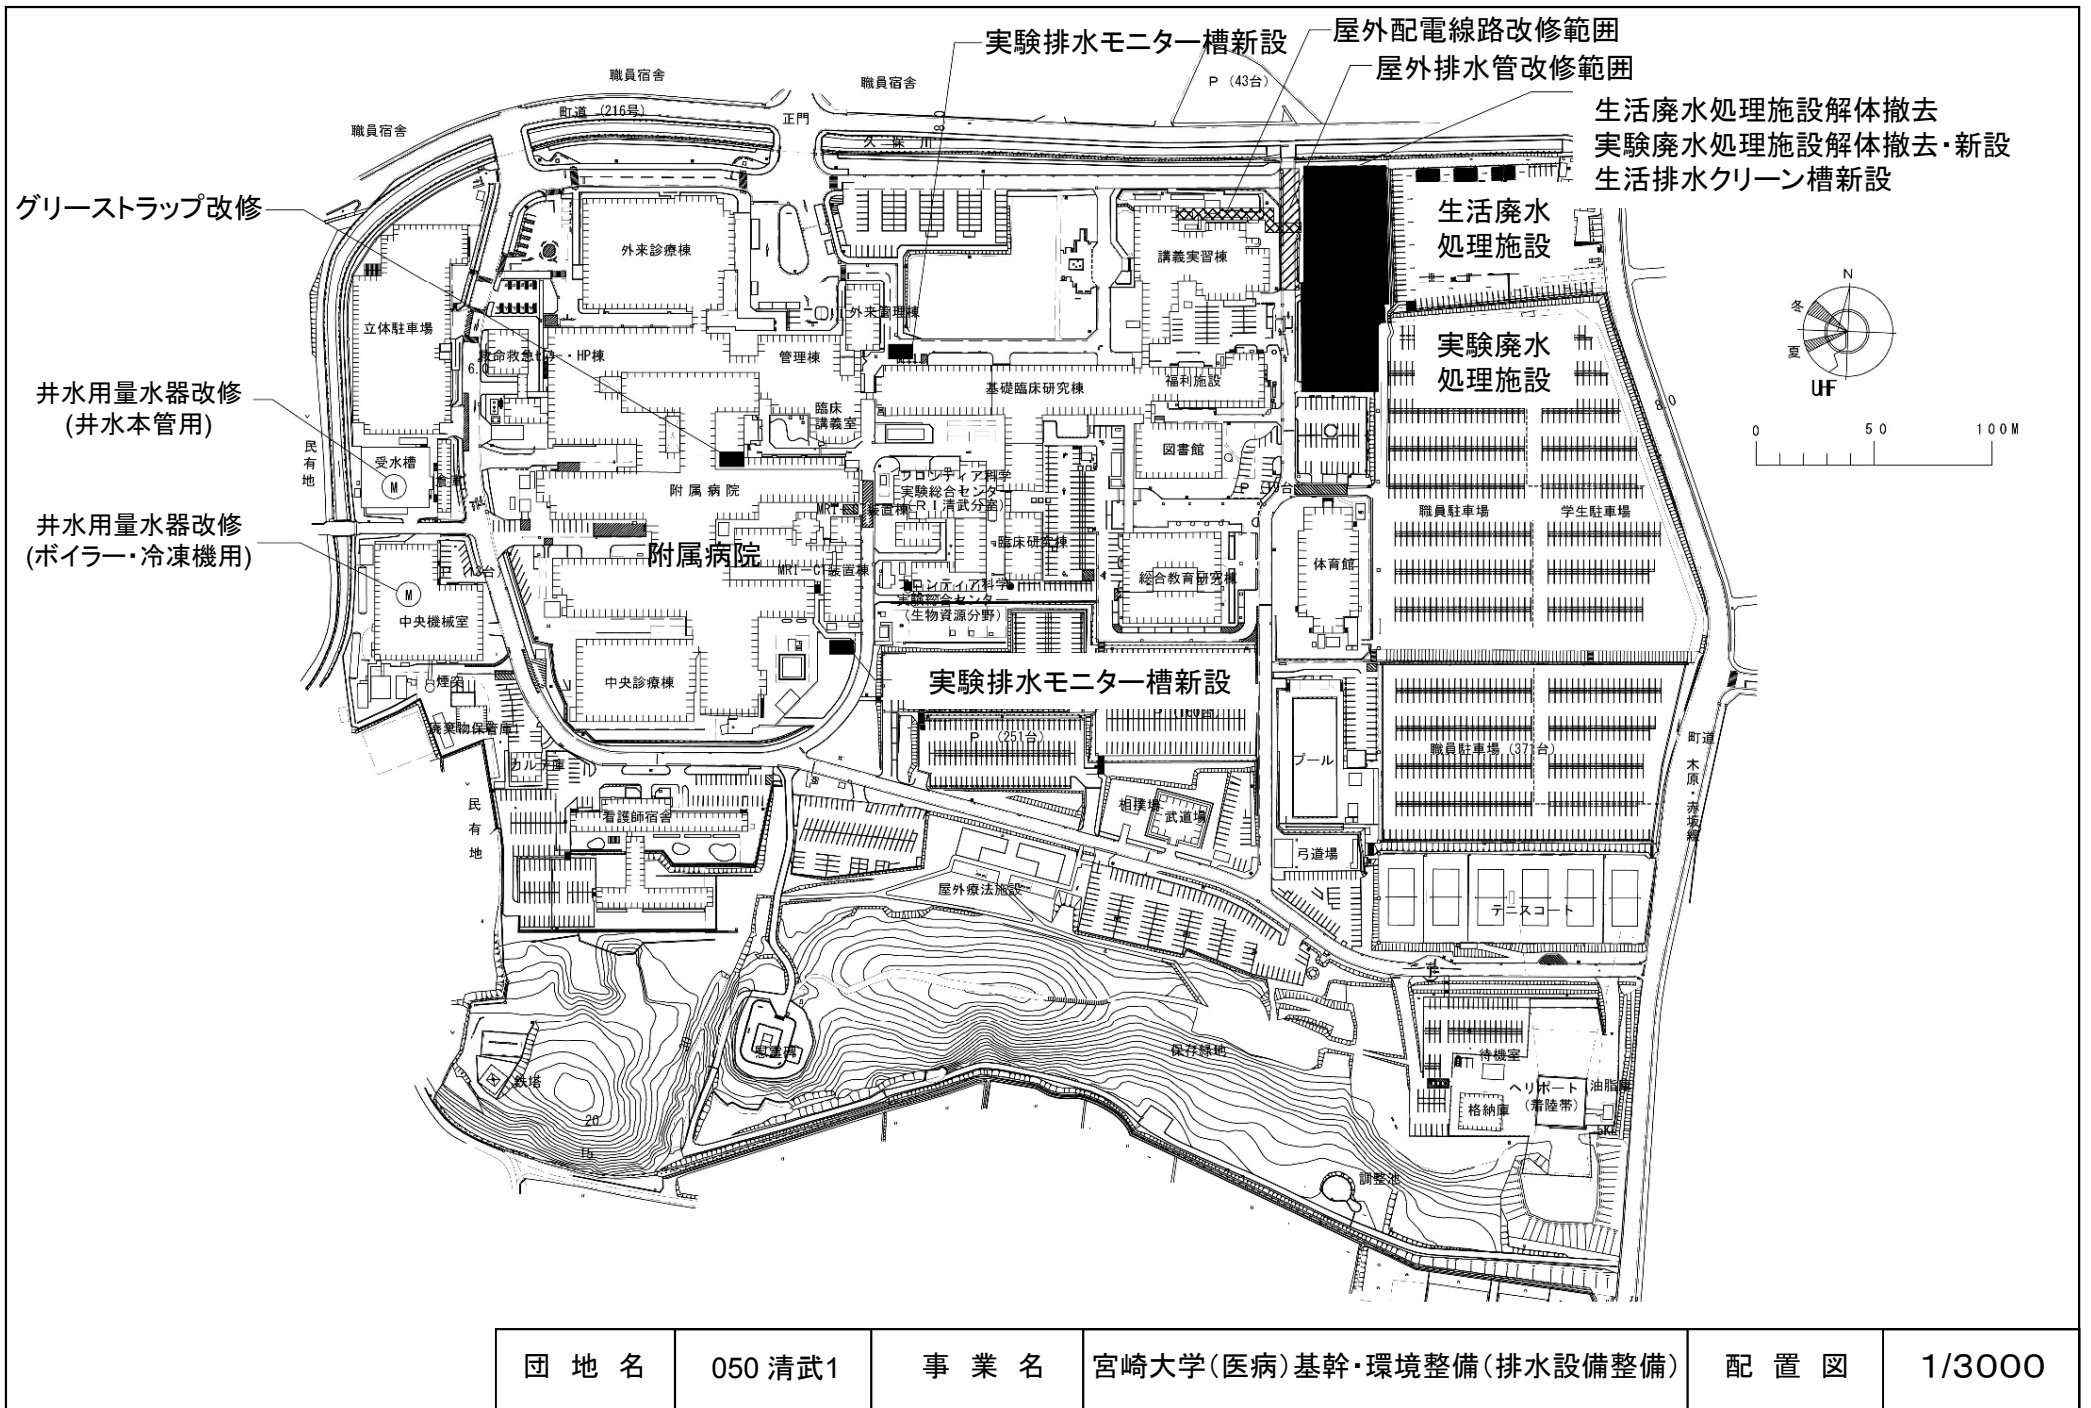

団地名	050 清武1	事業名	宮崎大学(医病)基幹・環境整備(排水設備整備)	配置図	1/3000
-----	---------	-----	-------------------------	-----	--------

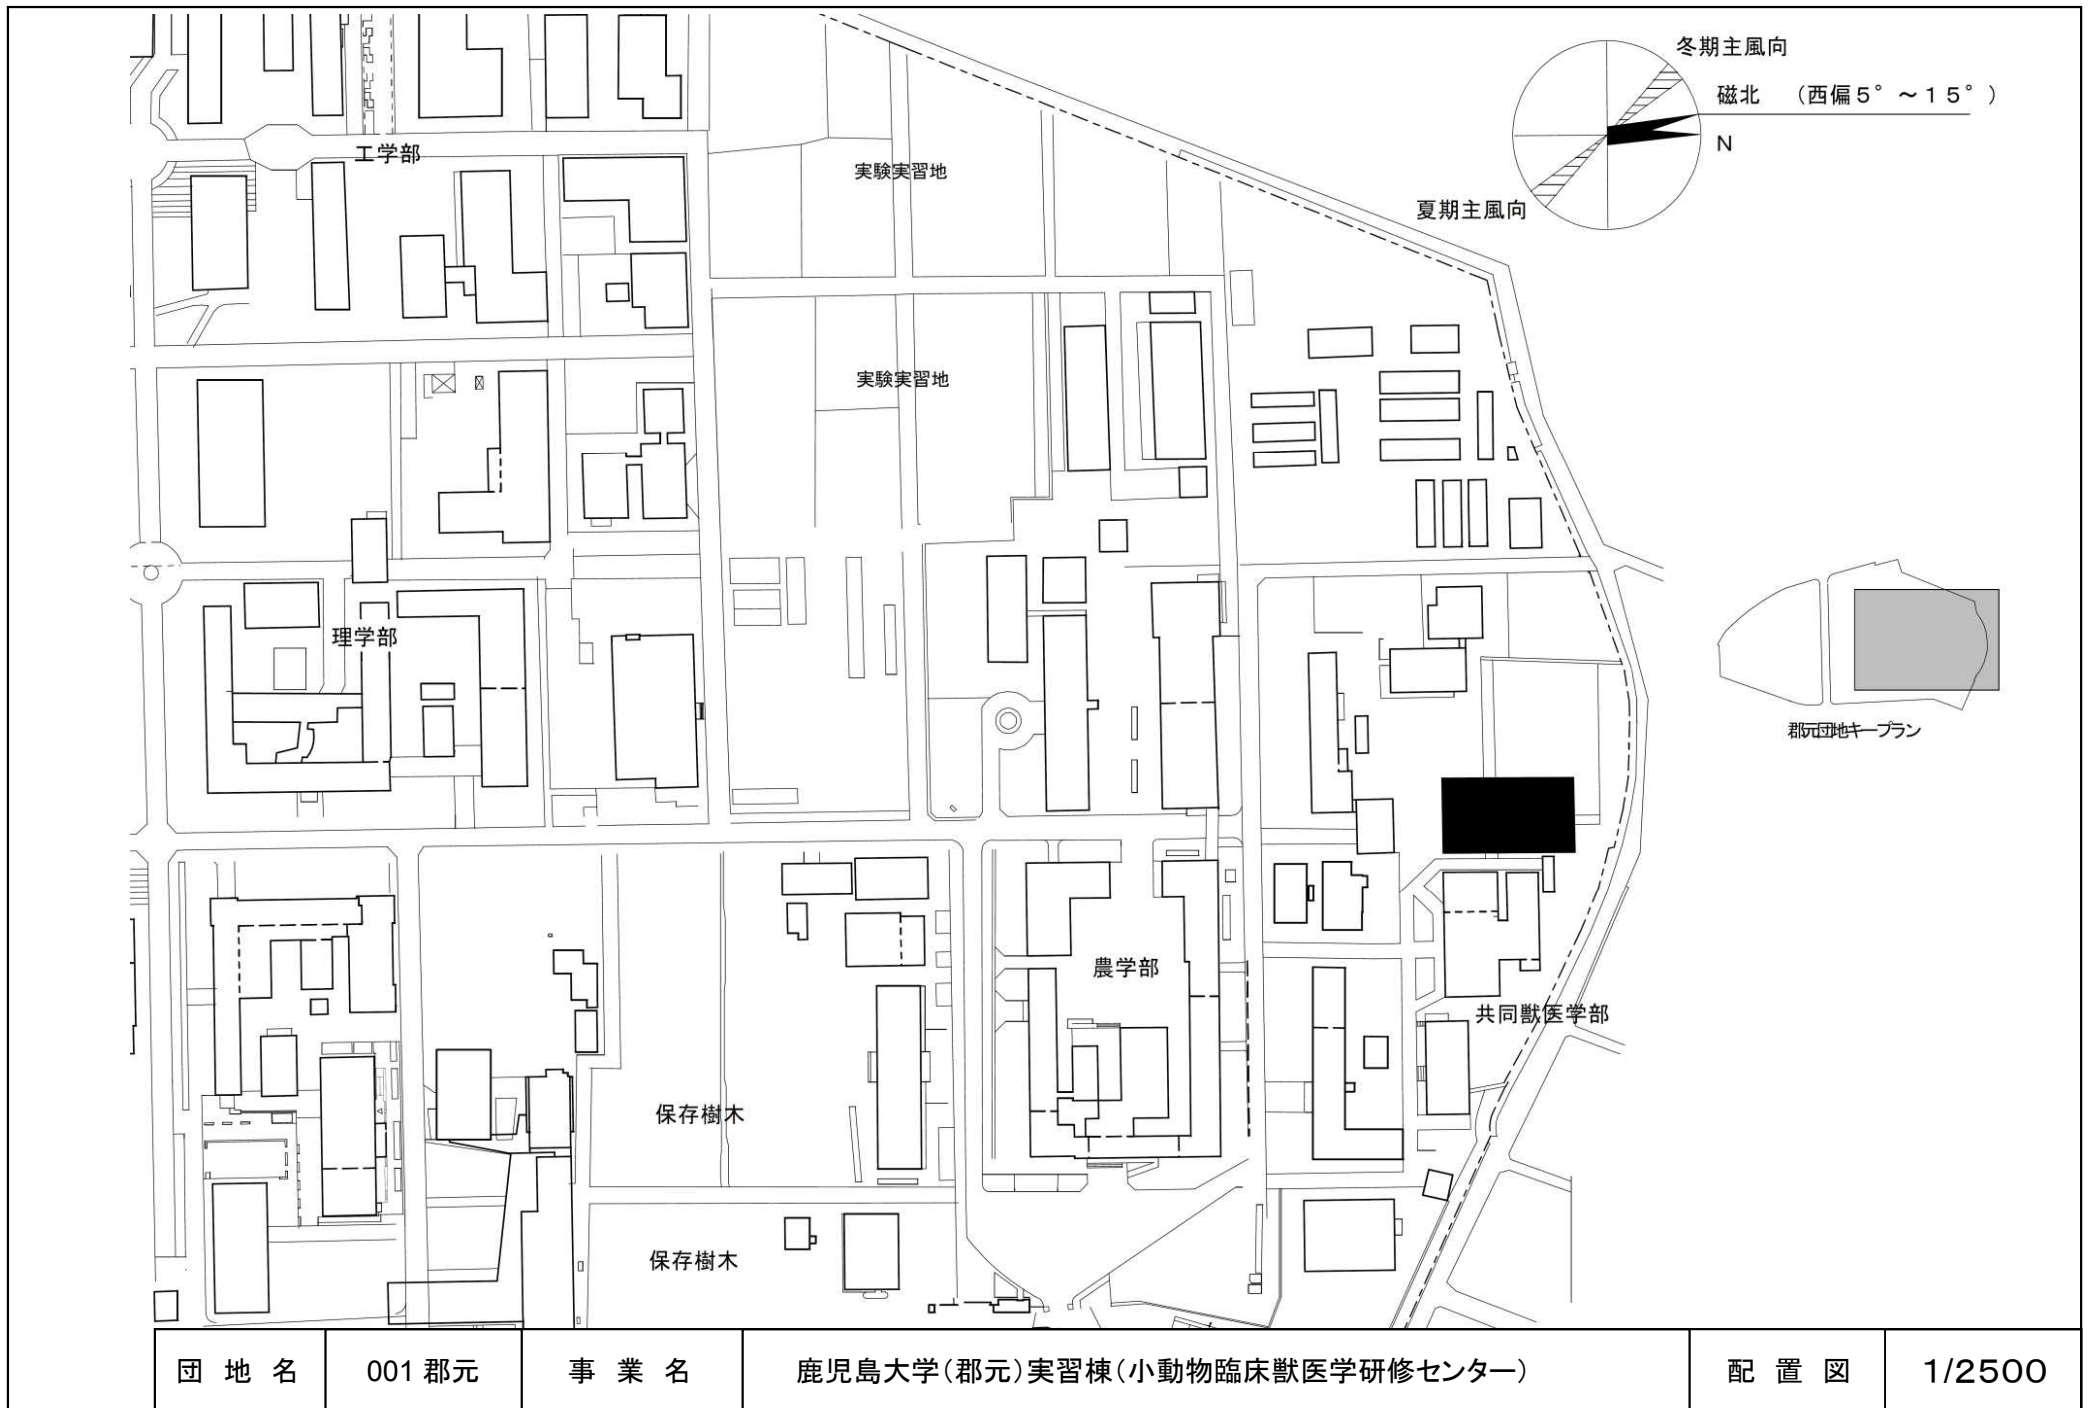



団地名	001 郡元	事業名	鹿児島大学(郡元)実習棟(小動物臨床獣医学研修センター)	配置図	1/2500
-----	--------	-----	------------------------------	-----	--------

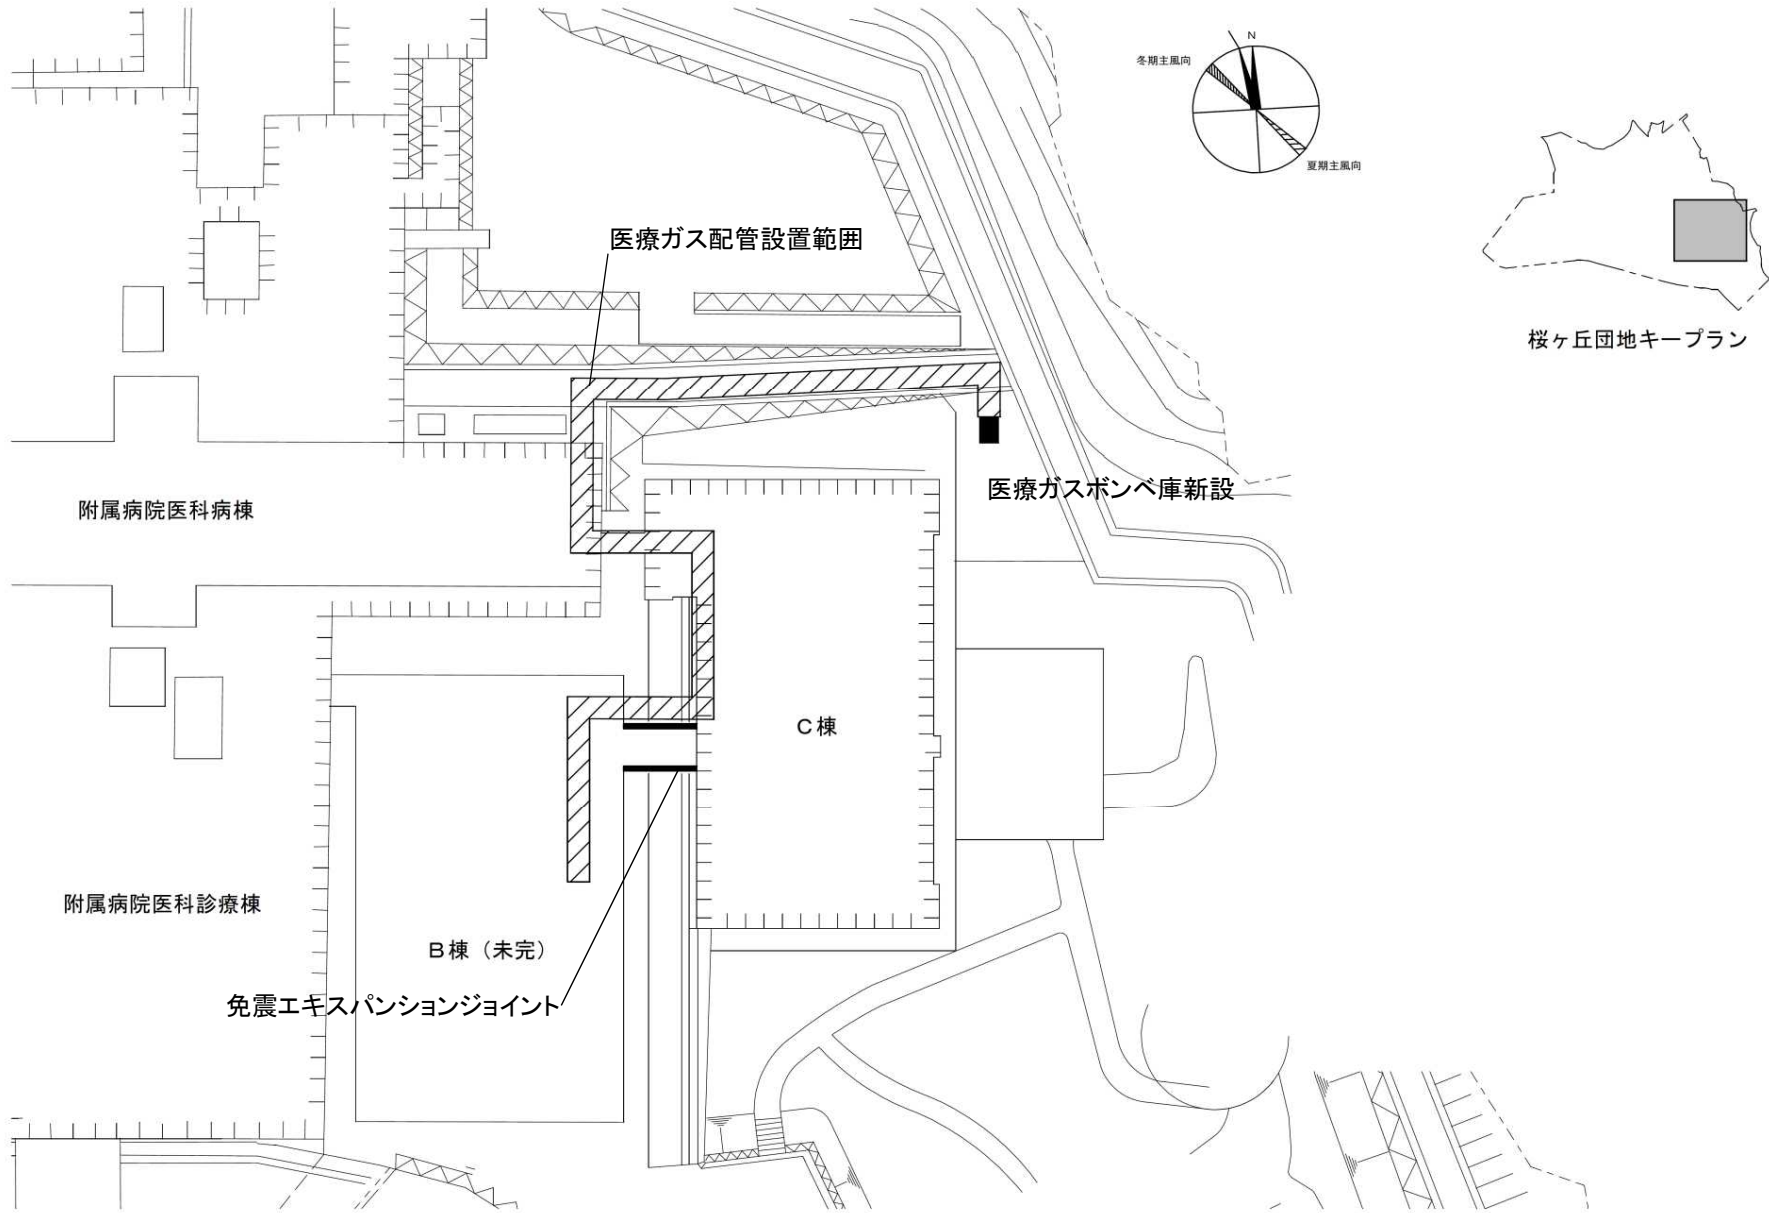


団地名	030 桜ヶ丘	事業名	鹿児島大学(医・歯病)基幹・環境整備(医療ガス設備整備等)	配置図	1/1000
-----	---------	-----	-------------------------------	-----	--------




団地名	278六本木	事業名	政策研究大学院大学(六本木)講堂耐震改修	配置図	1/800
-----	--------	-----	----------------------	-----	-------

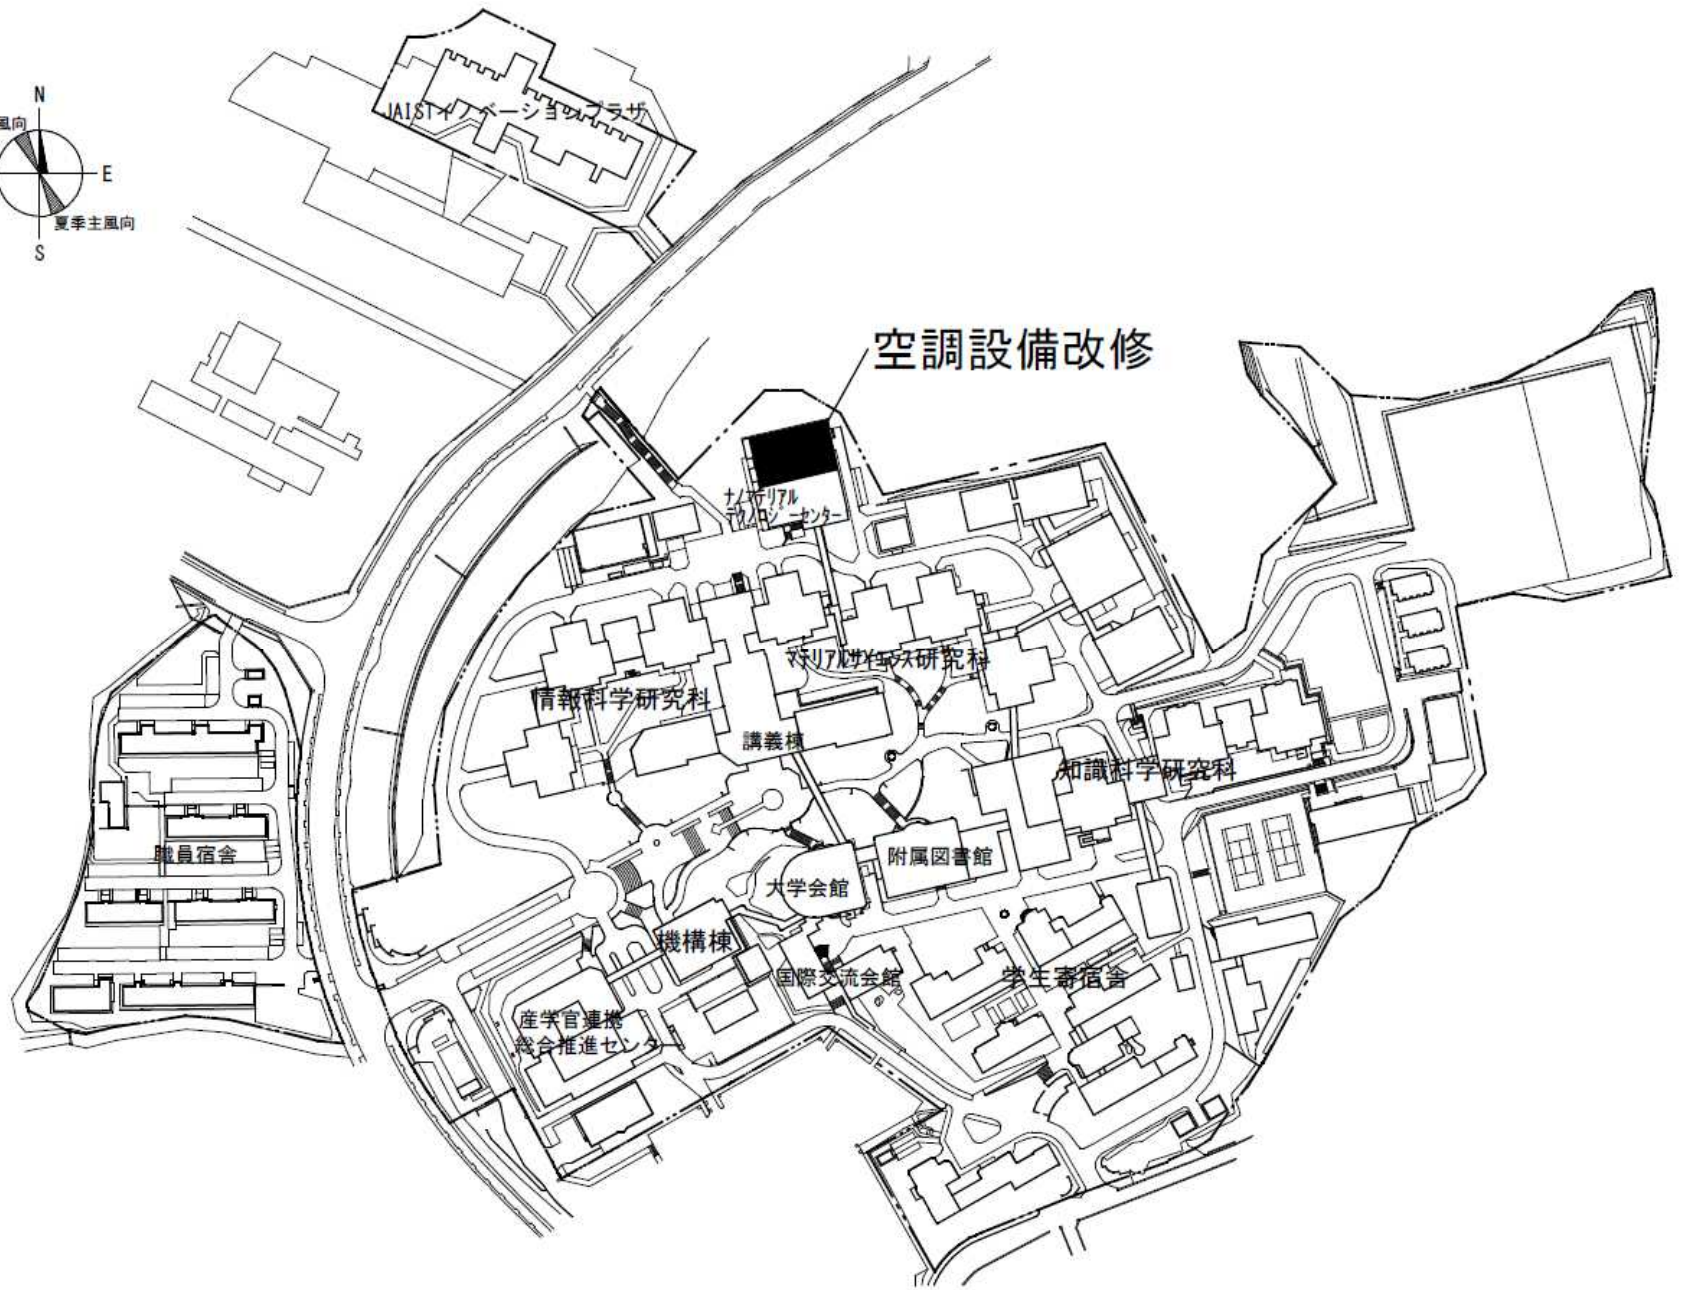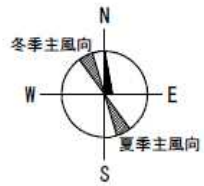


団地名	085辰口	事業名	北陸先端科学技術大学院大学 (辰口)ライフライン再生(空調設備)	配置図	1/3000
-----	-------	-----	-------------------------------------	-----	--------

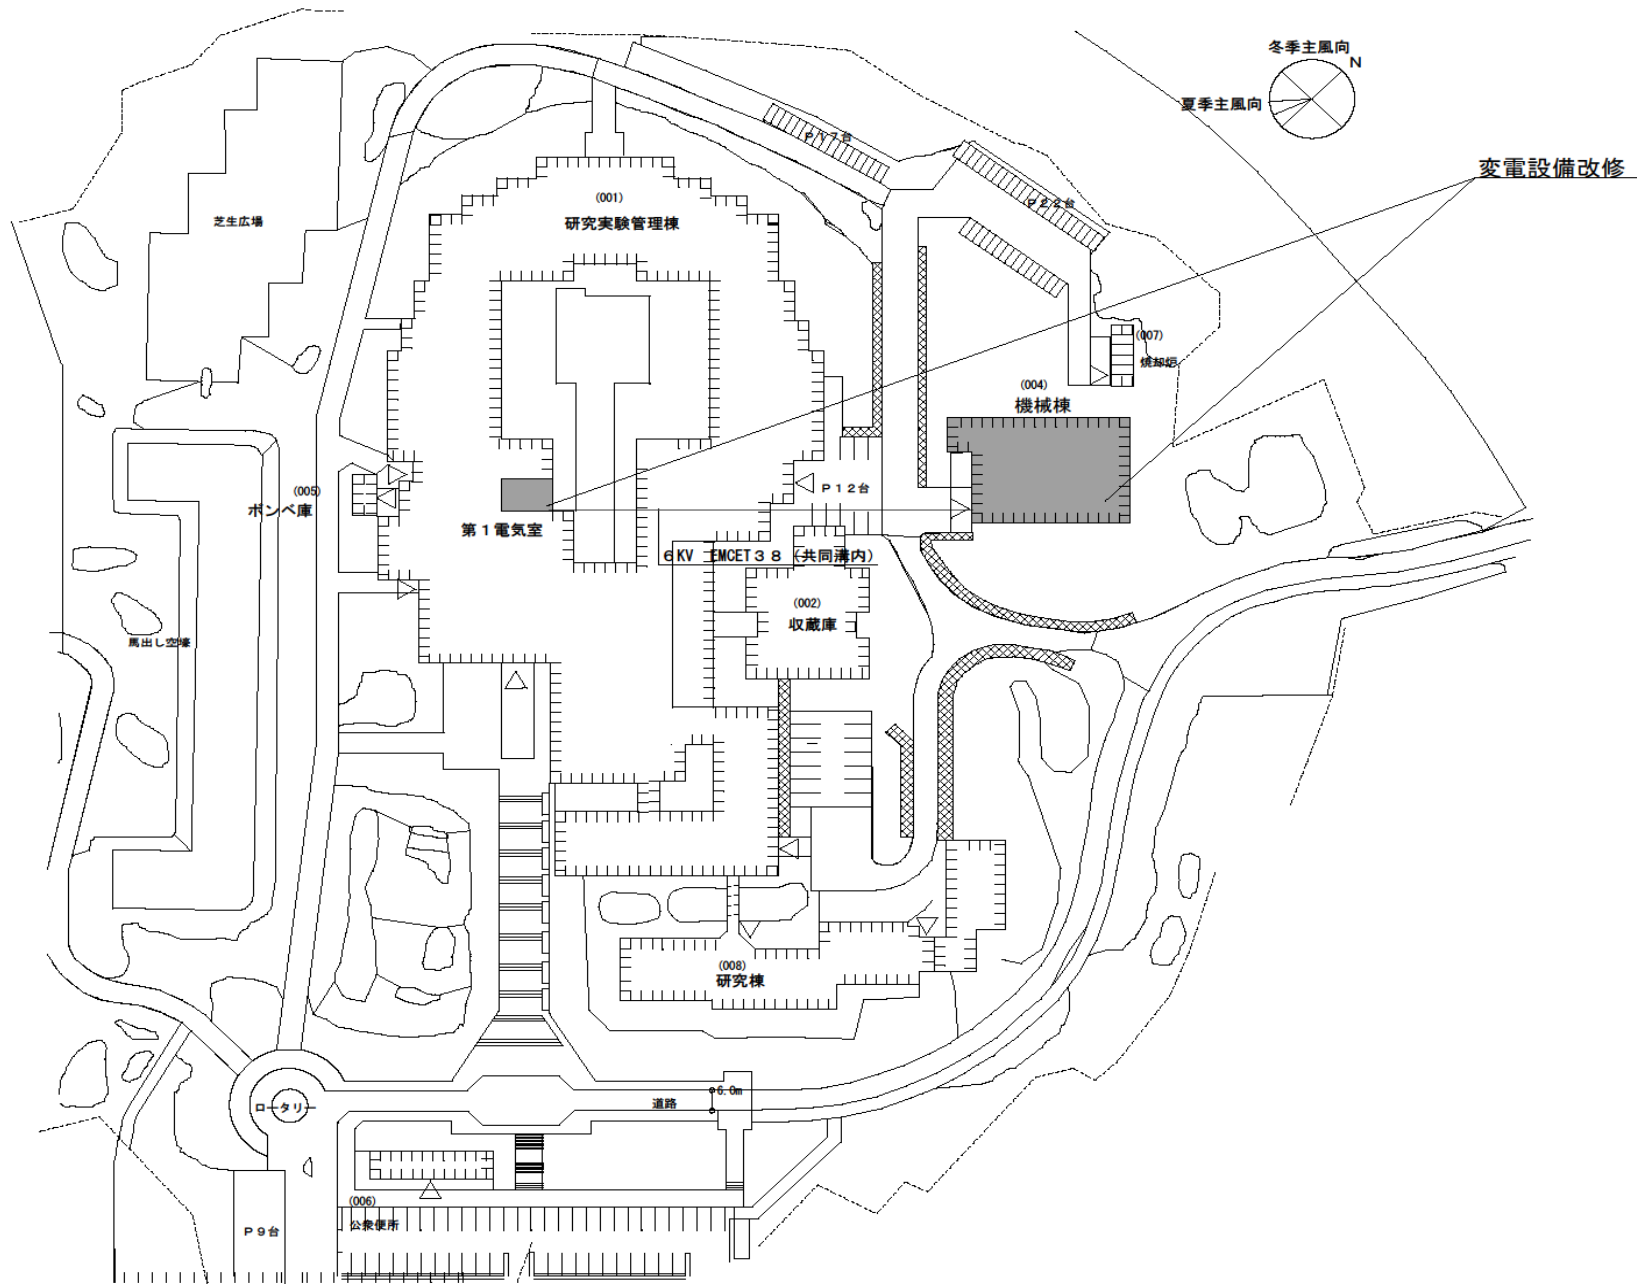



団地名	004 城内-1	事業名	人間文化研究機構 (城内)ライフライン再生(電気設備)	配置図	1/2000
-----	----------	-----	--------------------------------	-----	--------

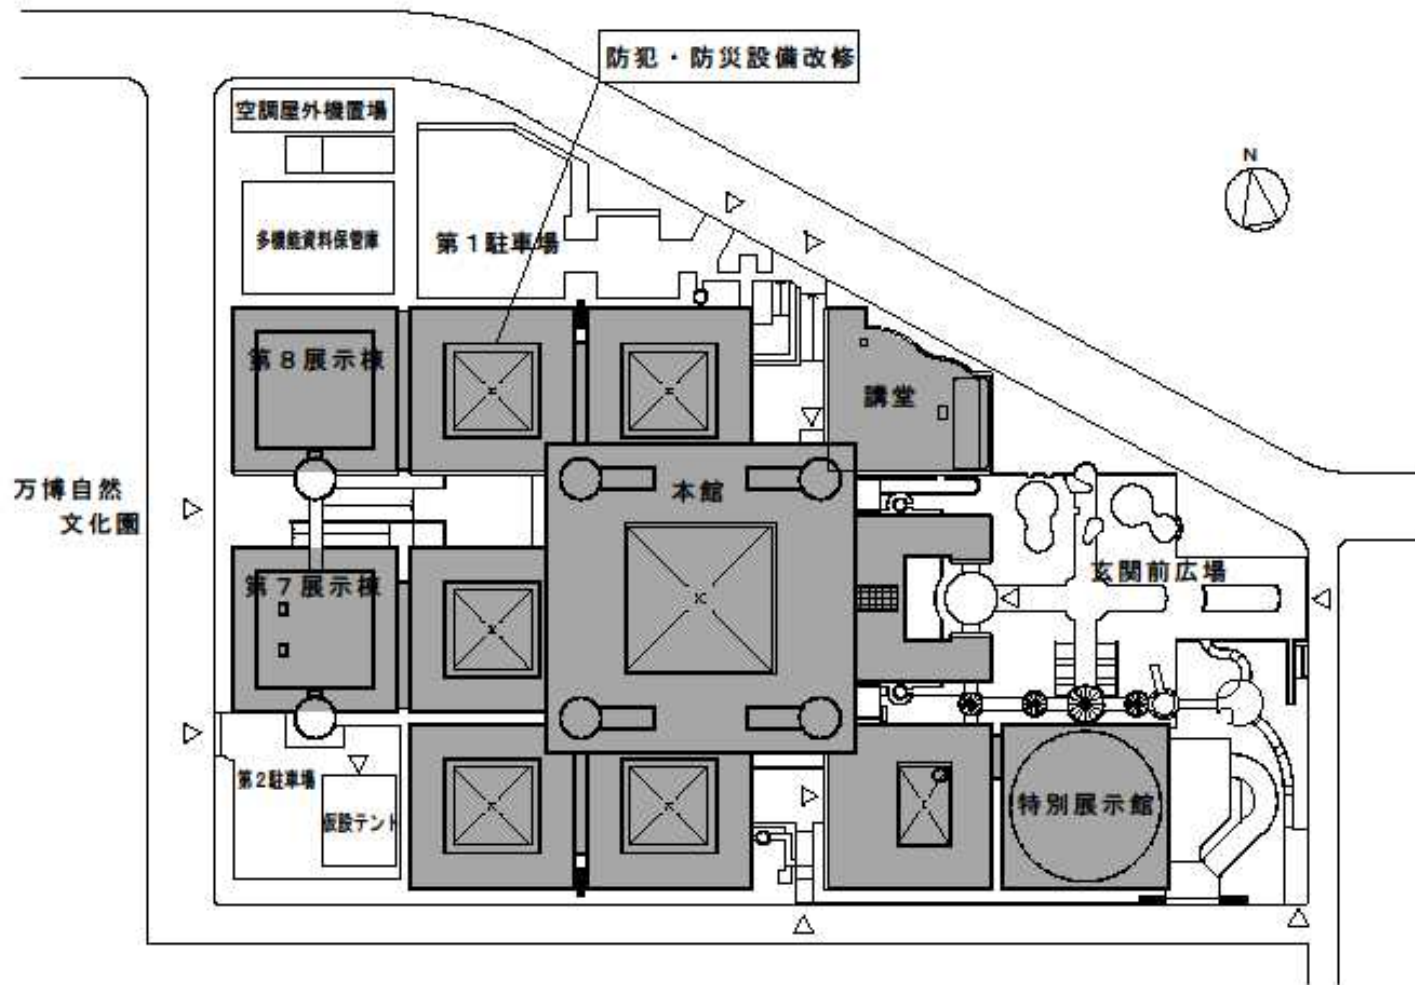


団地名	011 万博記念公園	事業名	人間文化研究機構 (万博記念公園)ライフライン再生(防災設備)	配置図	1/1500
-----	------------	-----	------------------------------------	-----	--------

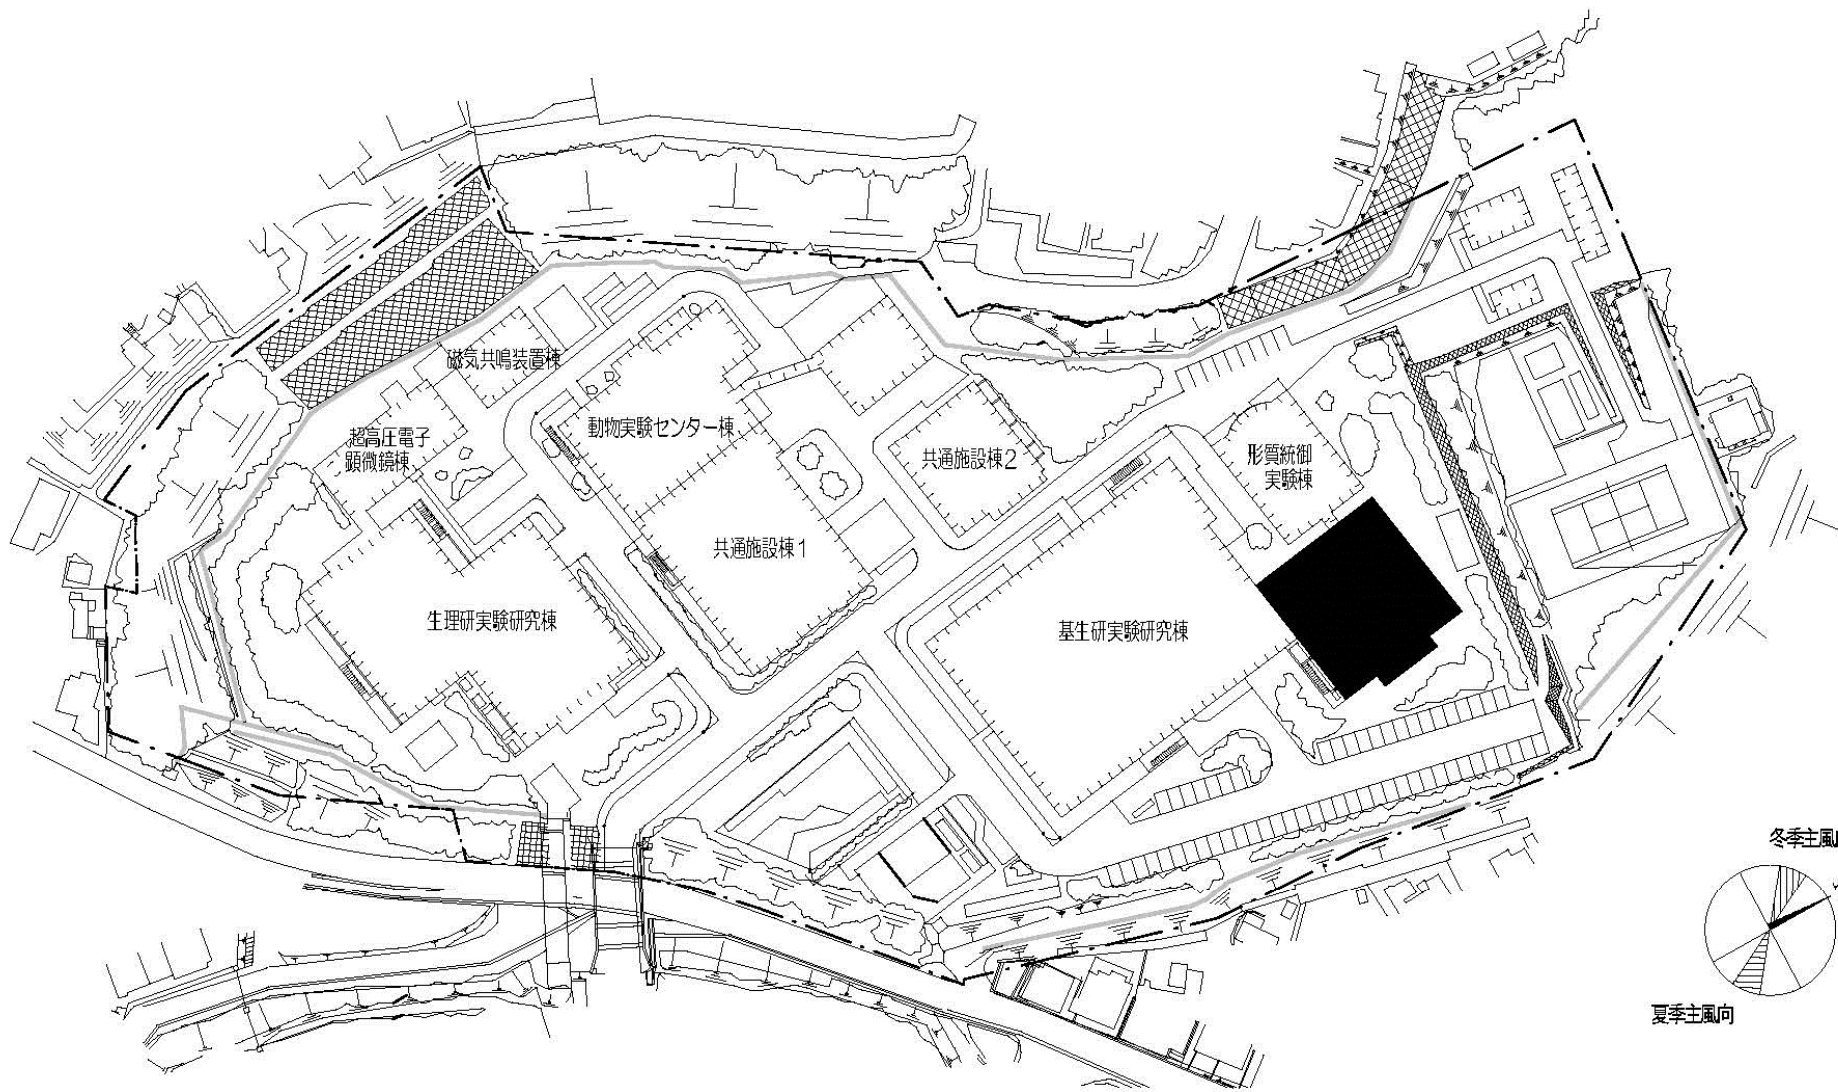


団地名	304 明大寺A	事業名	自然科学研究機構(明大寺)実験研究棟改修(基生研)	配置図	1/1500
-----	----------	-----	---------------------------	-----	--------

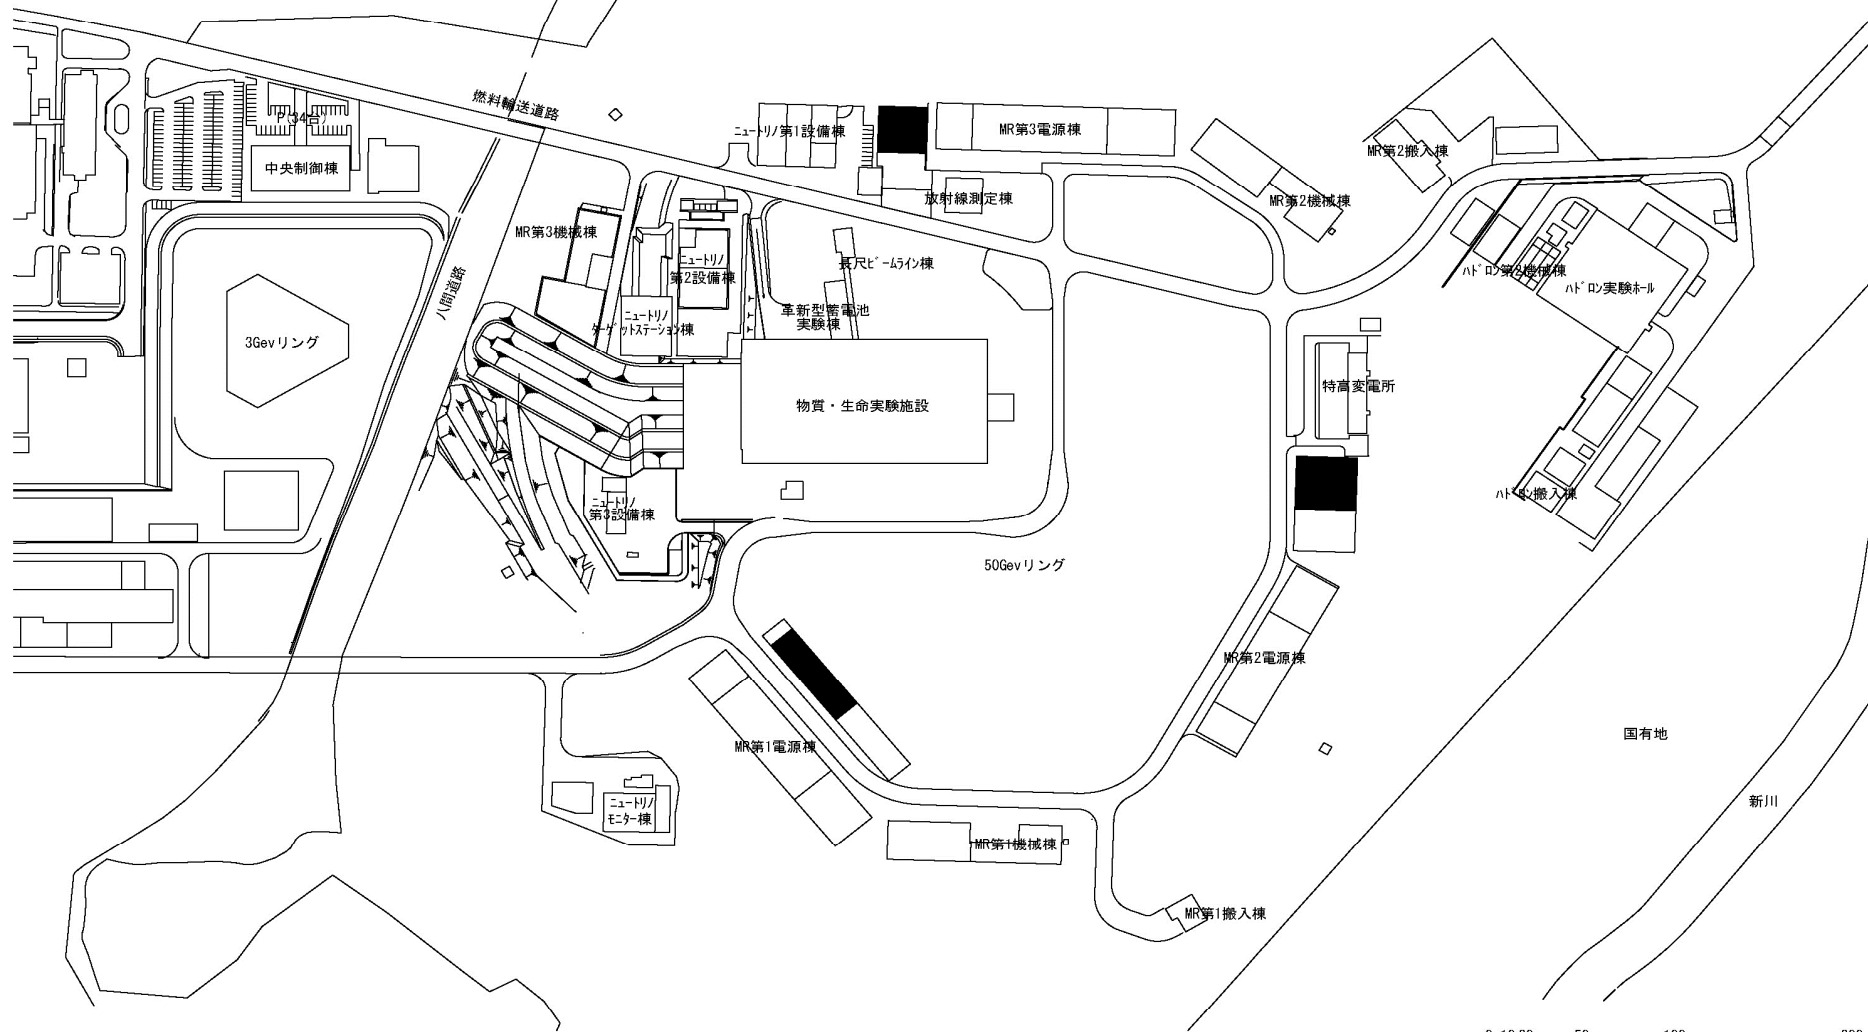 


団地名	003 東海	事業名	高エネルギー加速器研究機構(東海) J-PARCビーム増強施設	配置図	1/5000
-----	--------	-----	------------------------------------	-----	--------

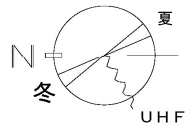


配電設備更新

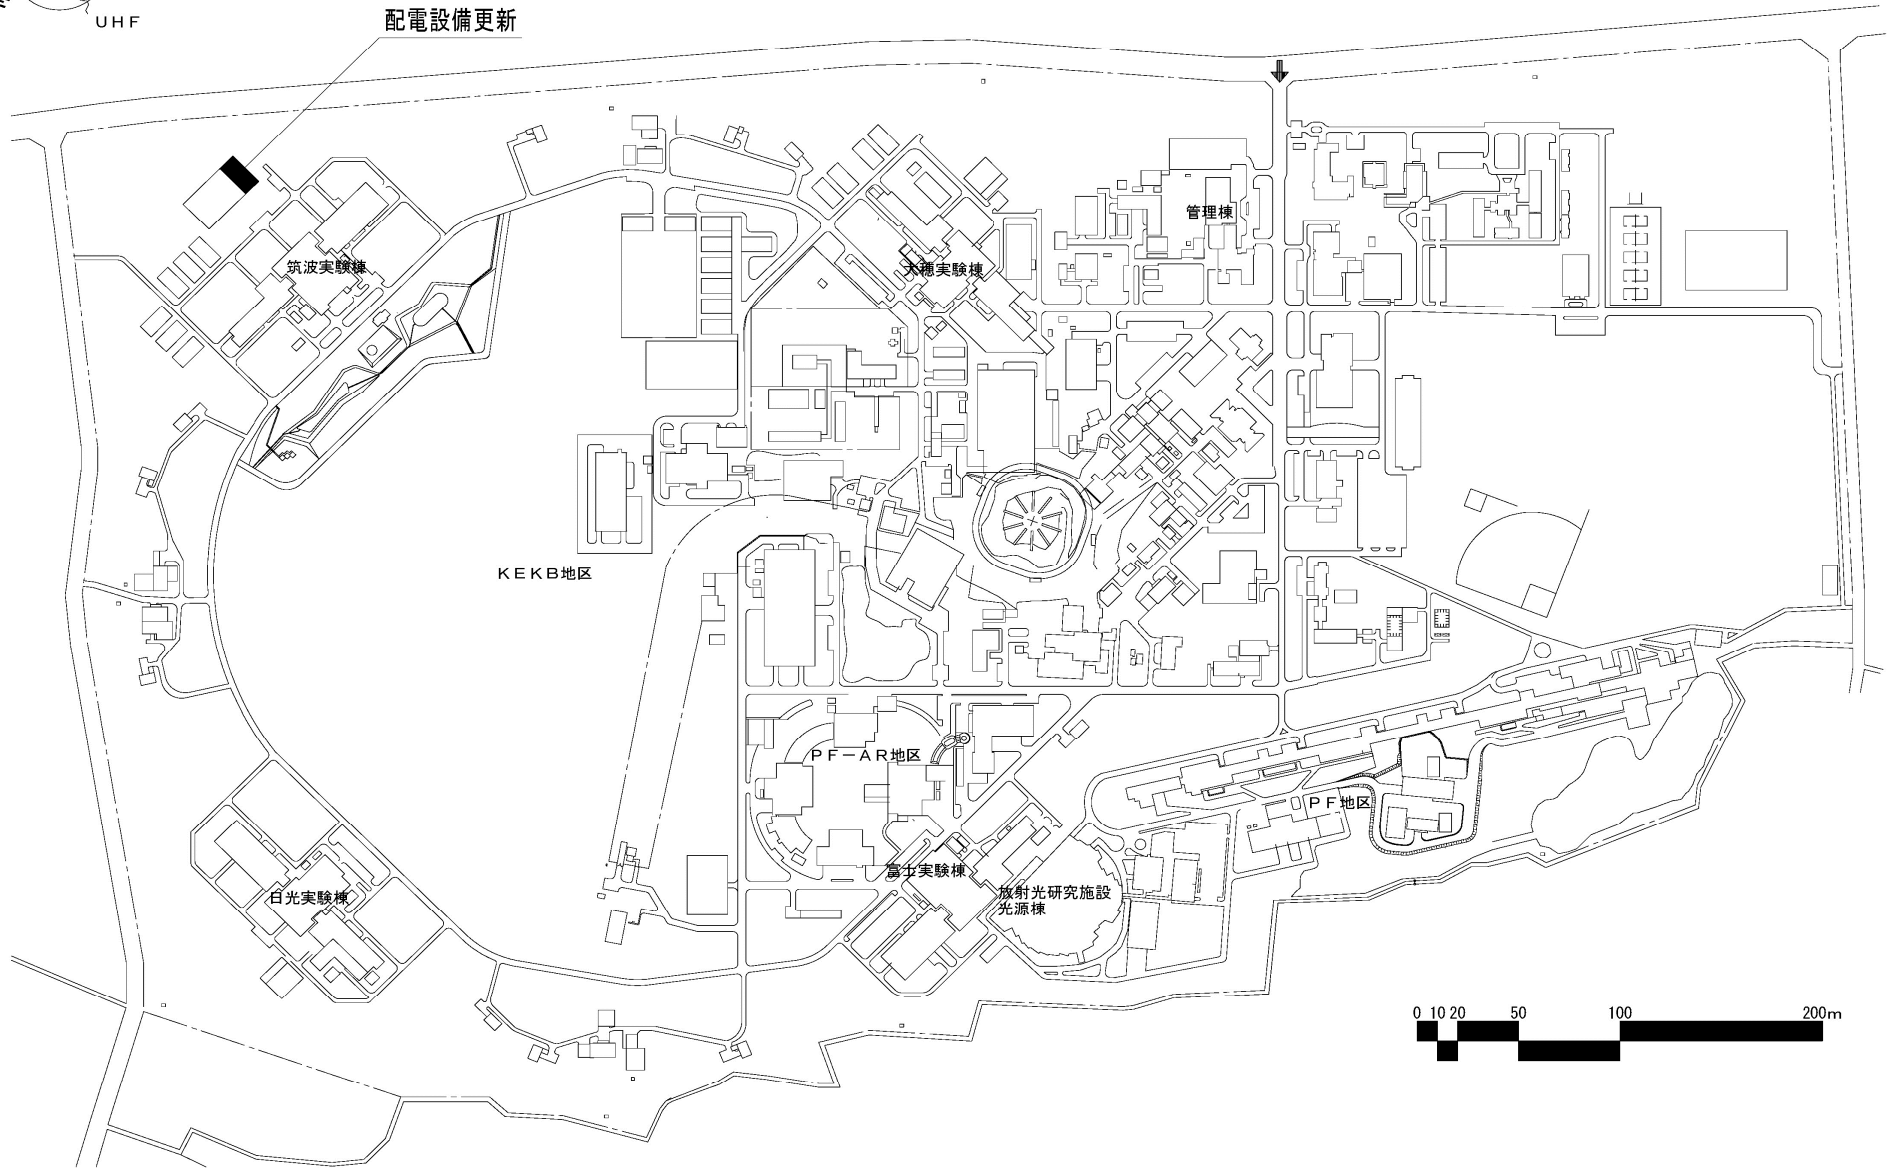


団地名	001 大穂	事業名	高エネルギー加速器研究機構(大穂) ライフライン再生(電気設備)	配置図	1/5000
-----	--------	-----	-------------------------------------	-----	--------

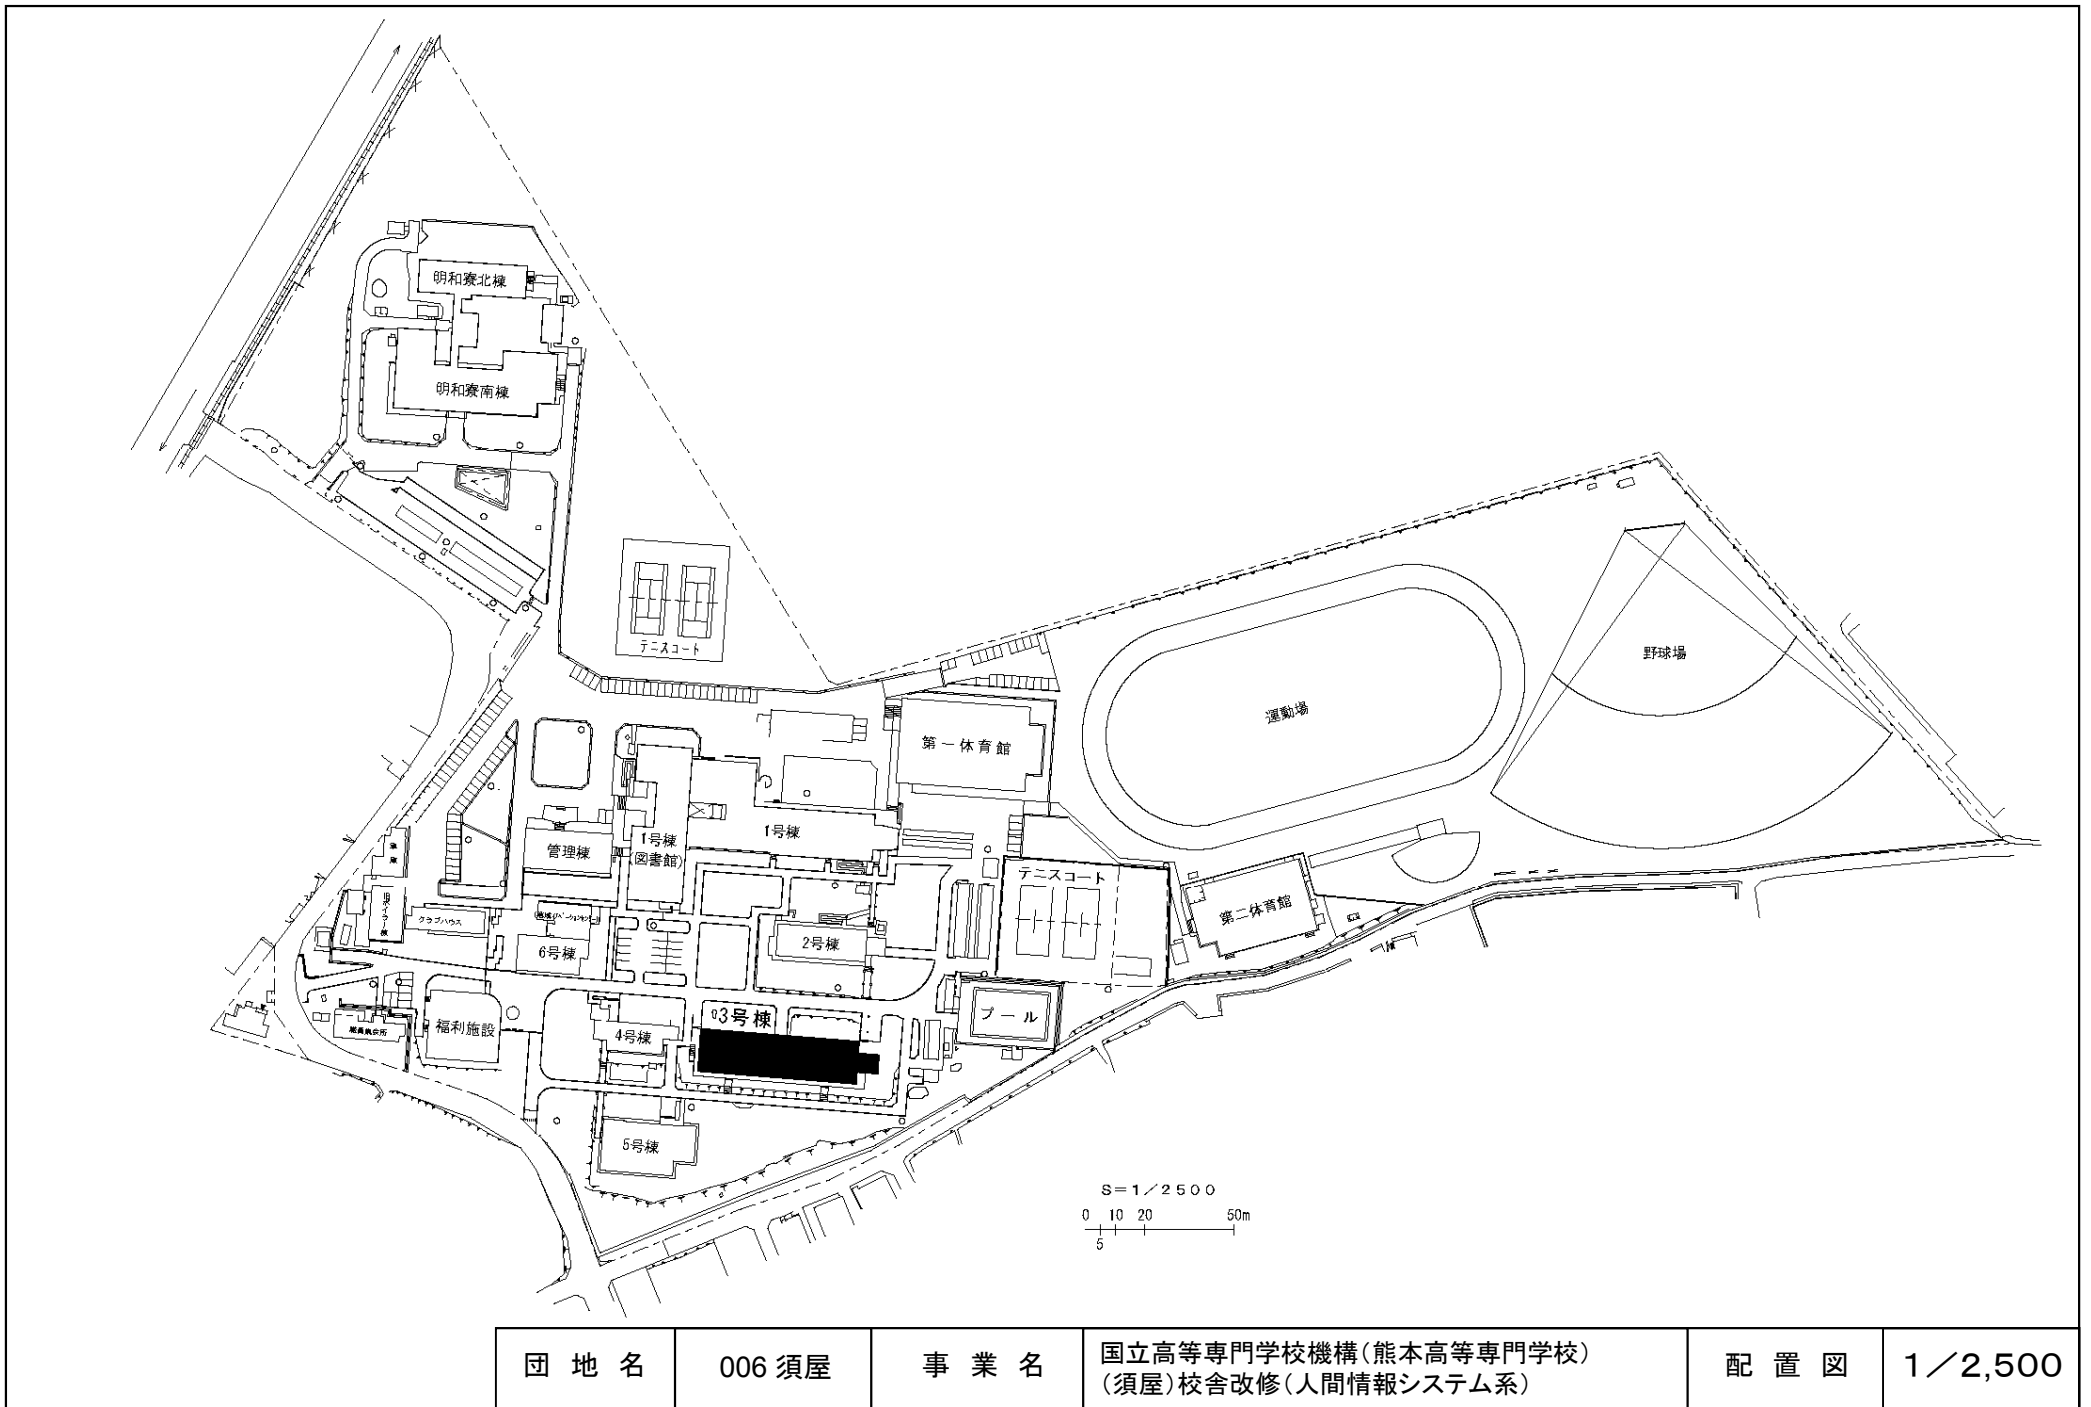


団地名	006 須屋	事業名	国立高等専門学校機構(熊本高等専門学校) (須屋)校舎改修(人間情報システム系)	配置図	1/2,500
-----	--------	-----	---	-----	---------

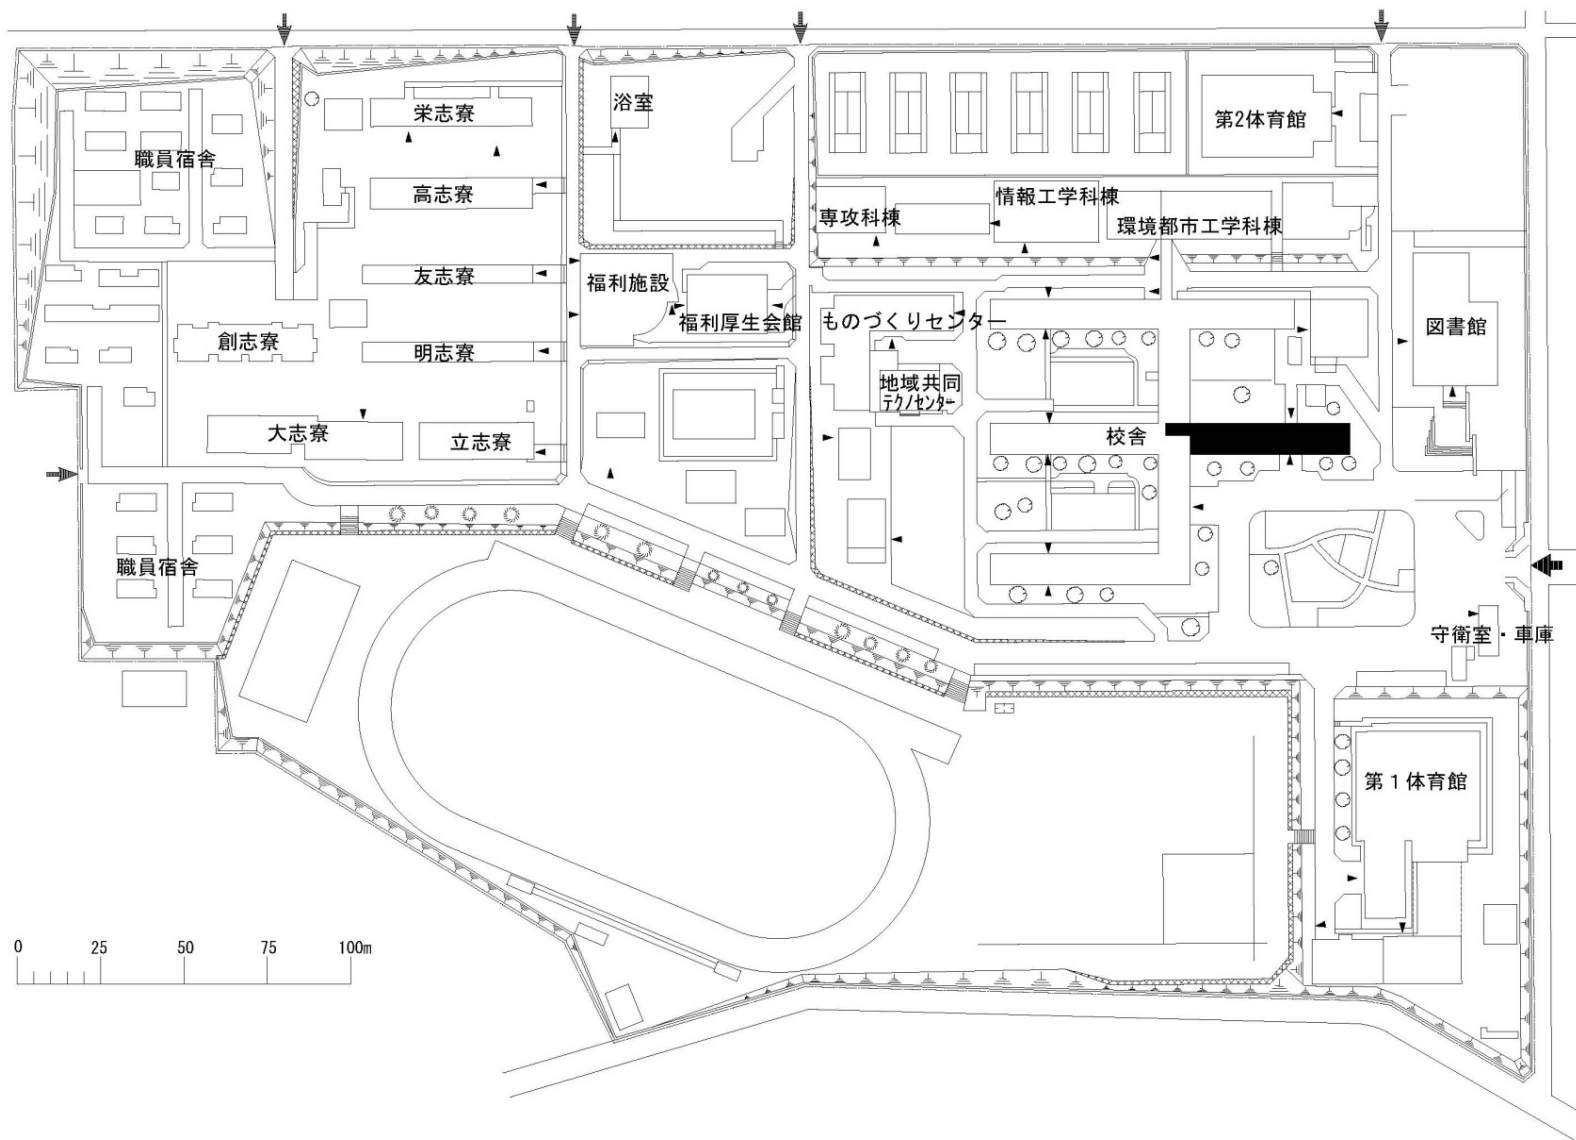


団地名	001 栄生町	事業名	国立高等専門学校機構(豊田工業高等専門学校) (栄生町)校舎改修(一般科目)	配置図	1/2,500
-----	---------	-----	---	-----	---------

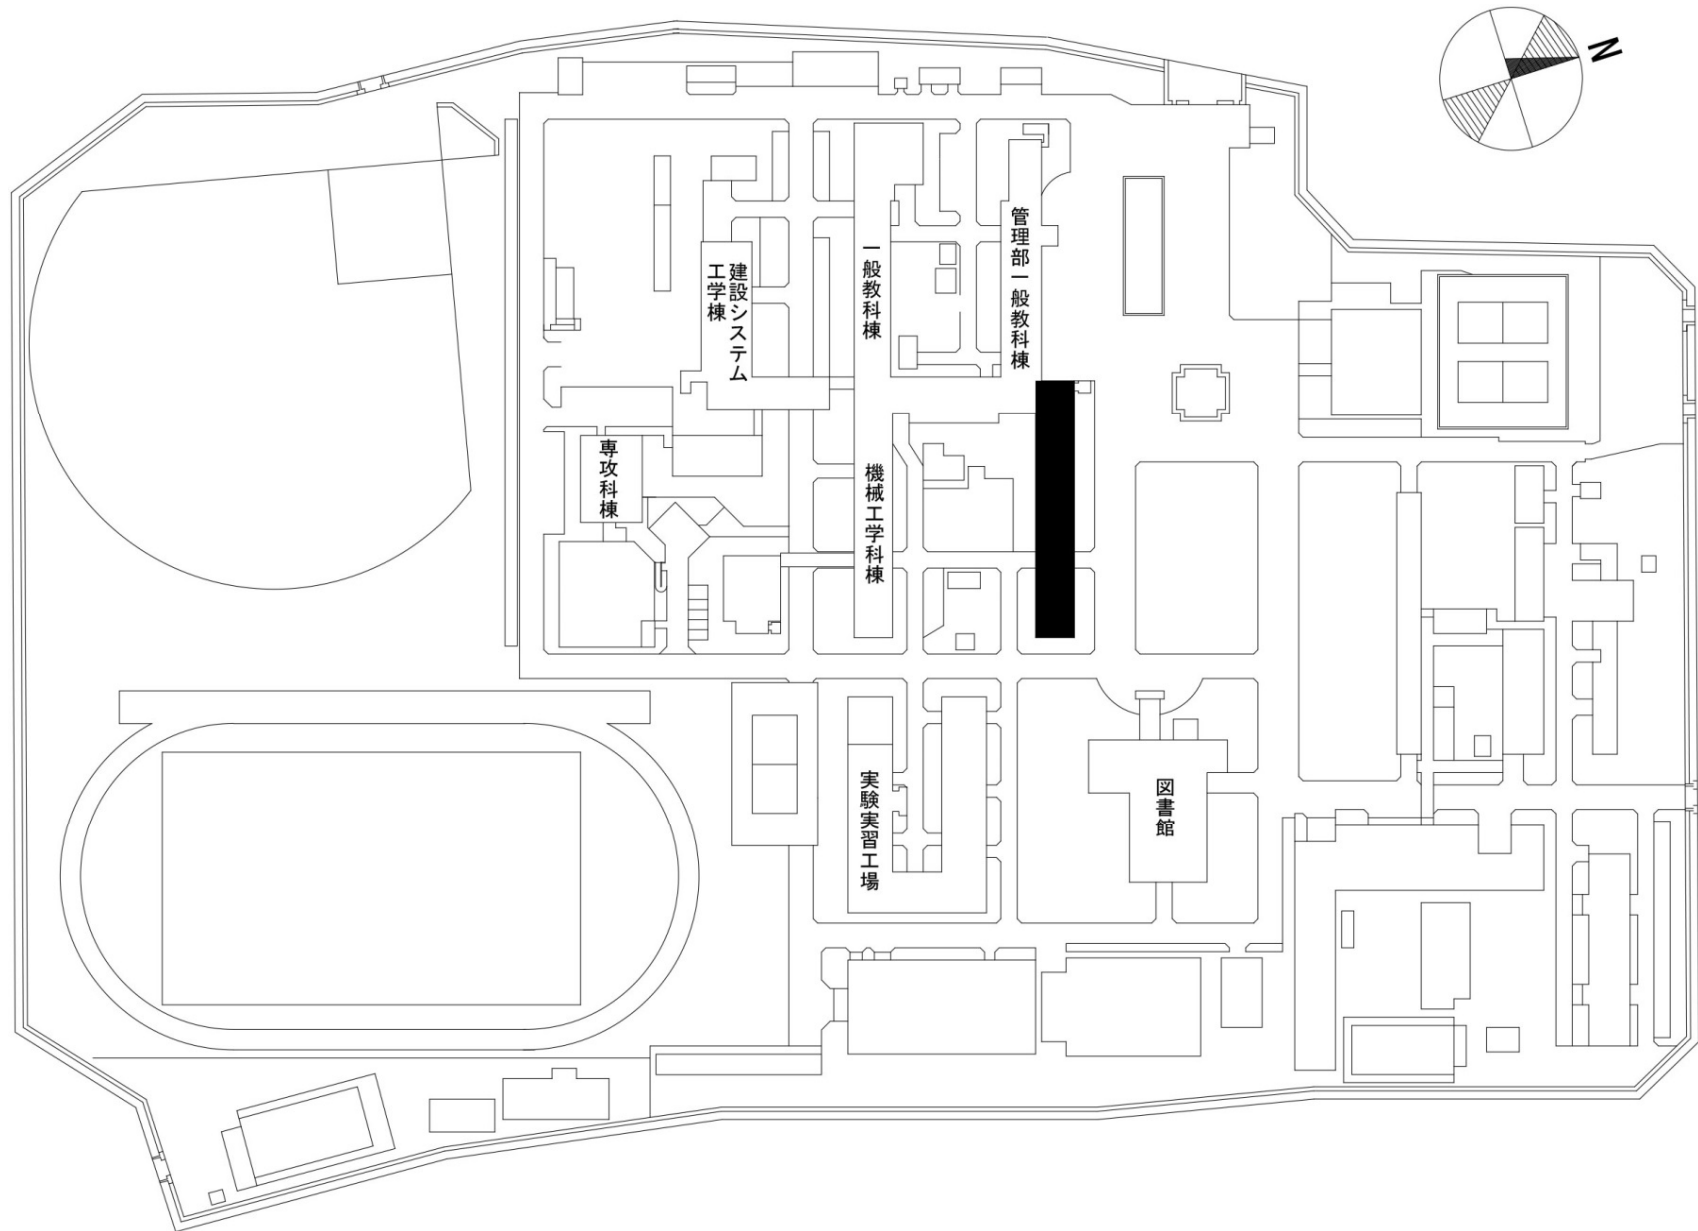


団地名	001 青木	事業名	国立高等専門学校機構(阿南工業高等専門学校) (青木)校舎改修(電気電子工学系)	配置図	1/2,000
-----	--------	-----	---	-----	---------

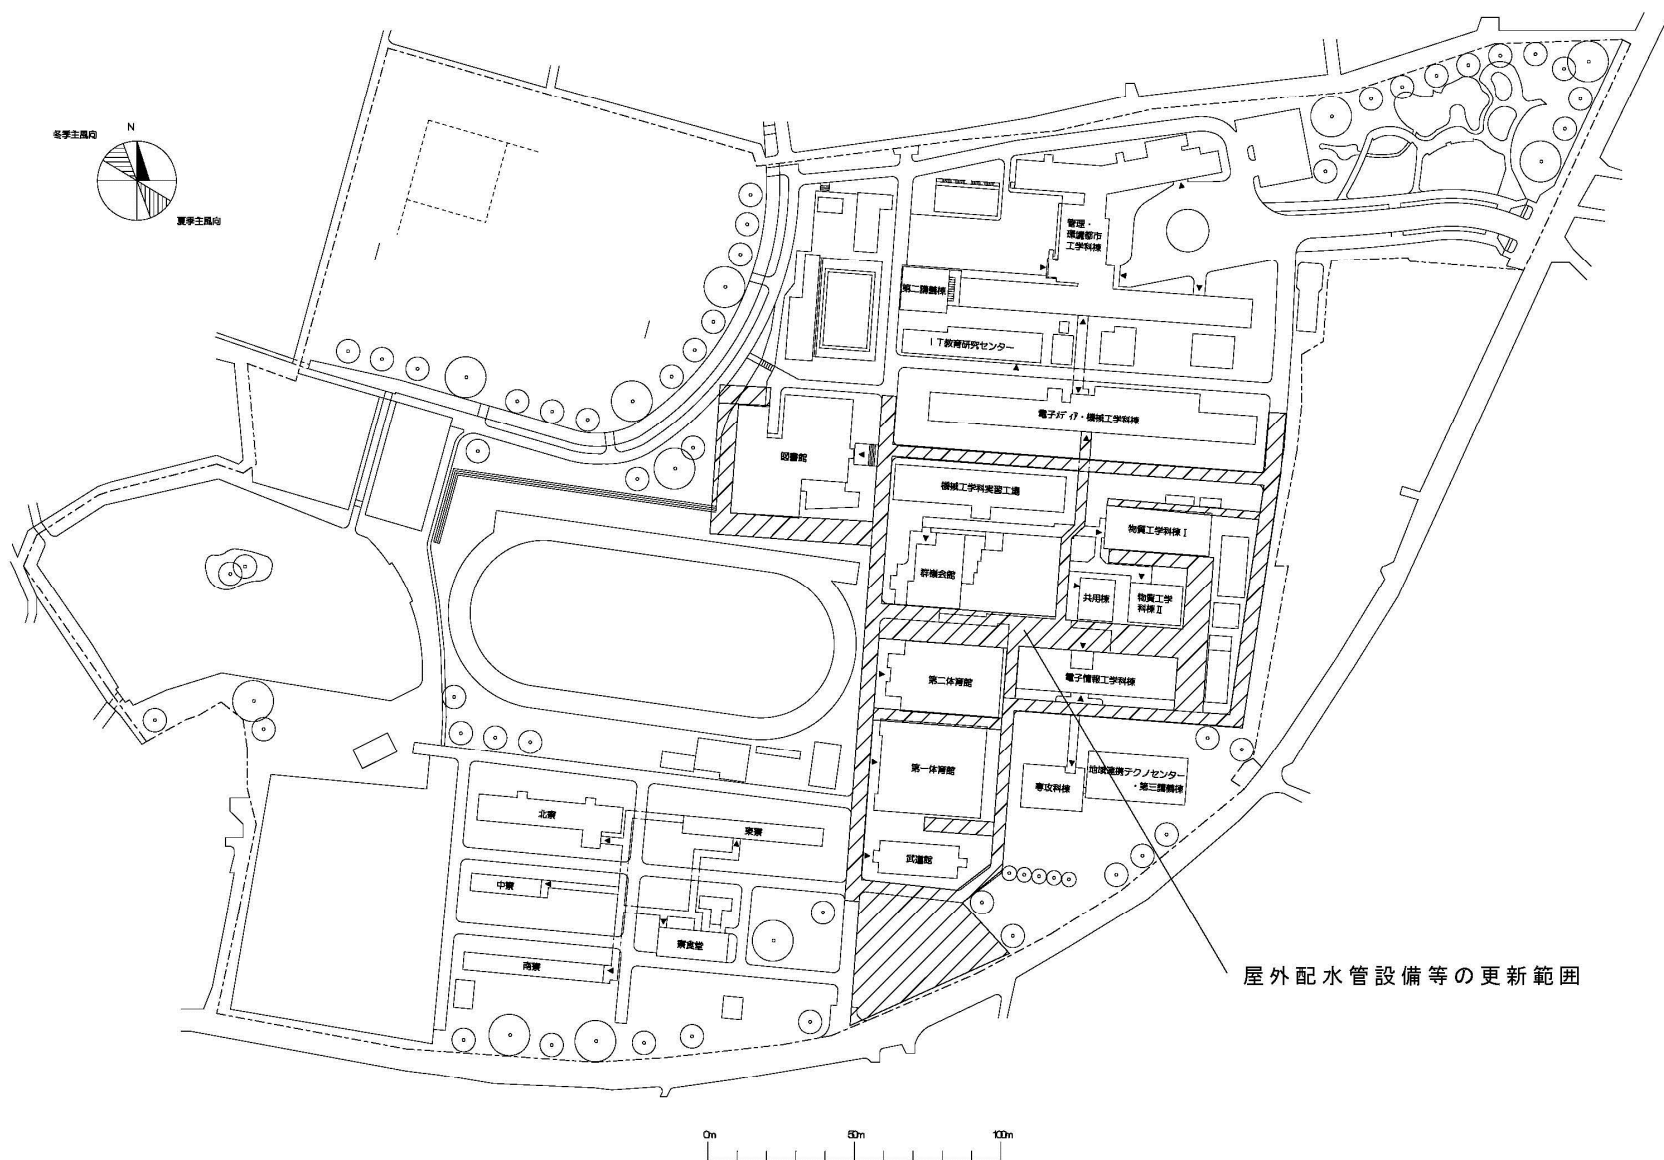

団地名	001 鳥羽	事業名	国立高等専門学校機構(群馬工業高等専門学校) (鳥羽)ライフライン再生(排水設備等)	配置図	1/1,500
-----	--------	-----	---	-----	---------

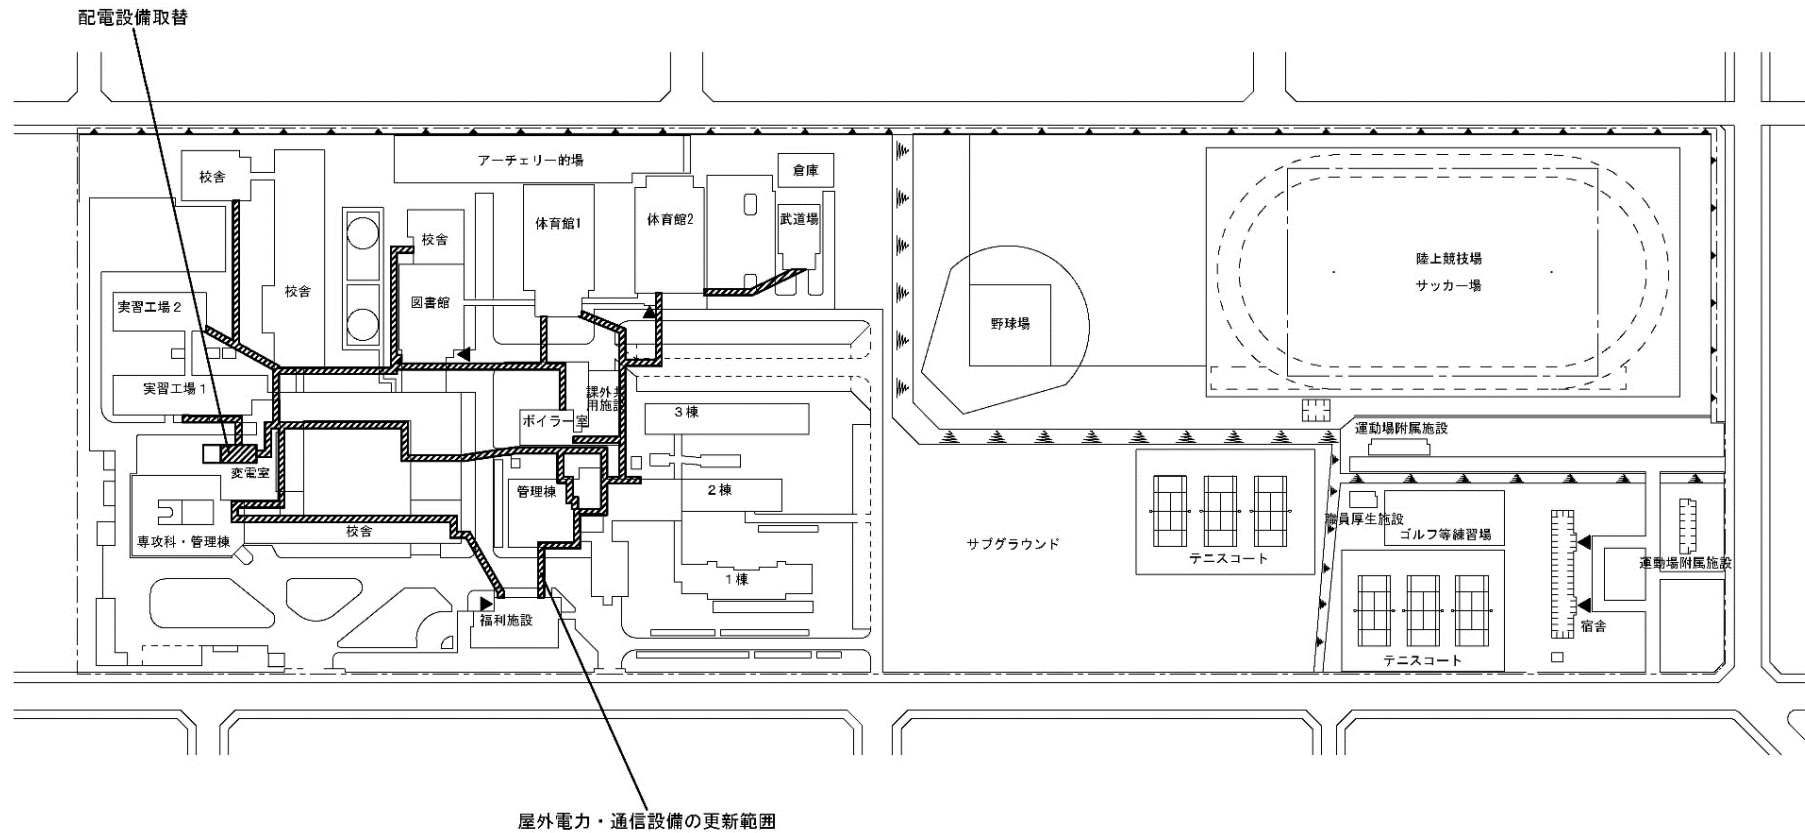

団地名	001 春光台	事業名	国立高等専門学校機構(旭川工業高等専門学校) (春光台)ライフライン再生(電気設備等)	配置図	1/2,500
-----	---------	-----	--	-----	---------

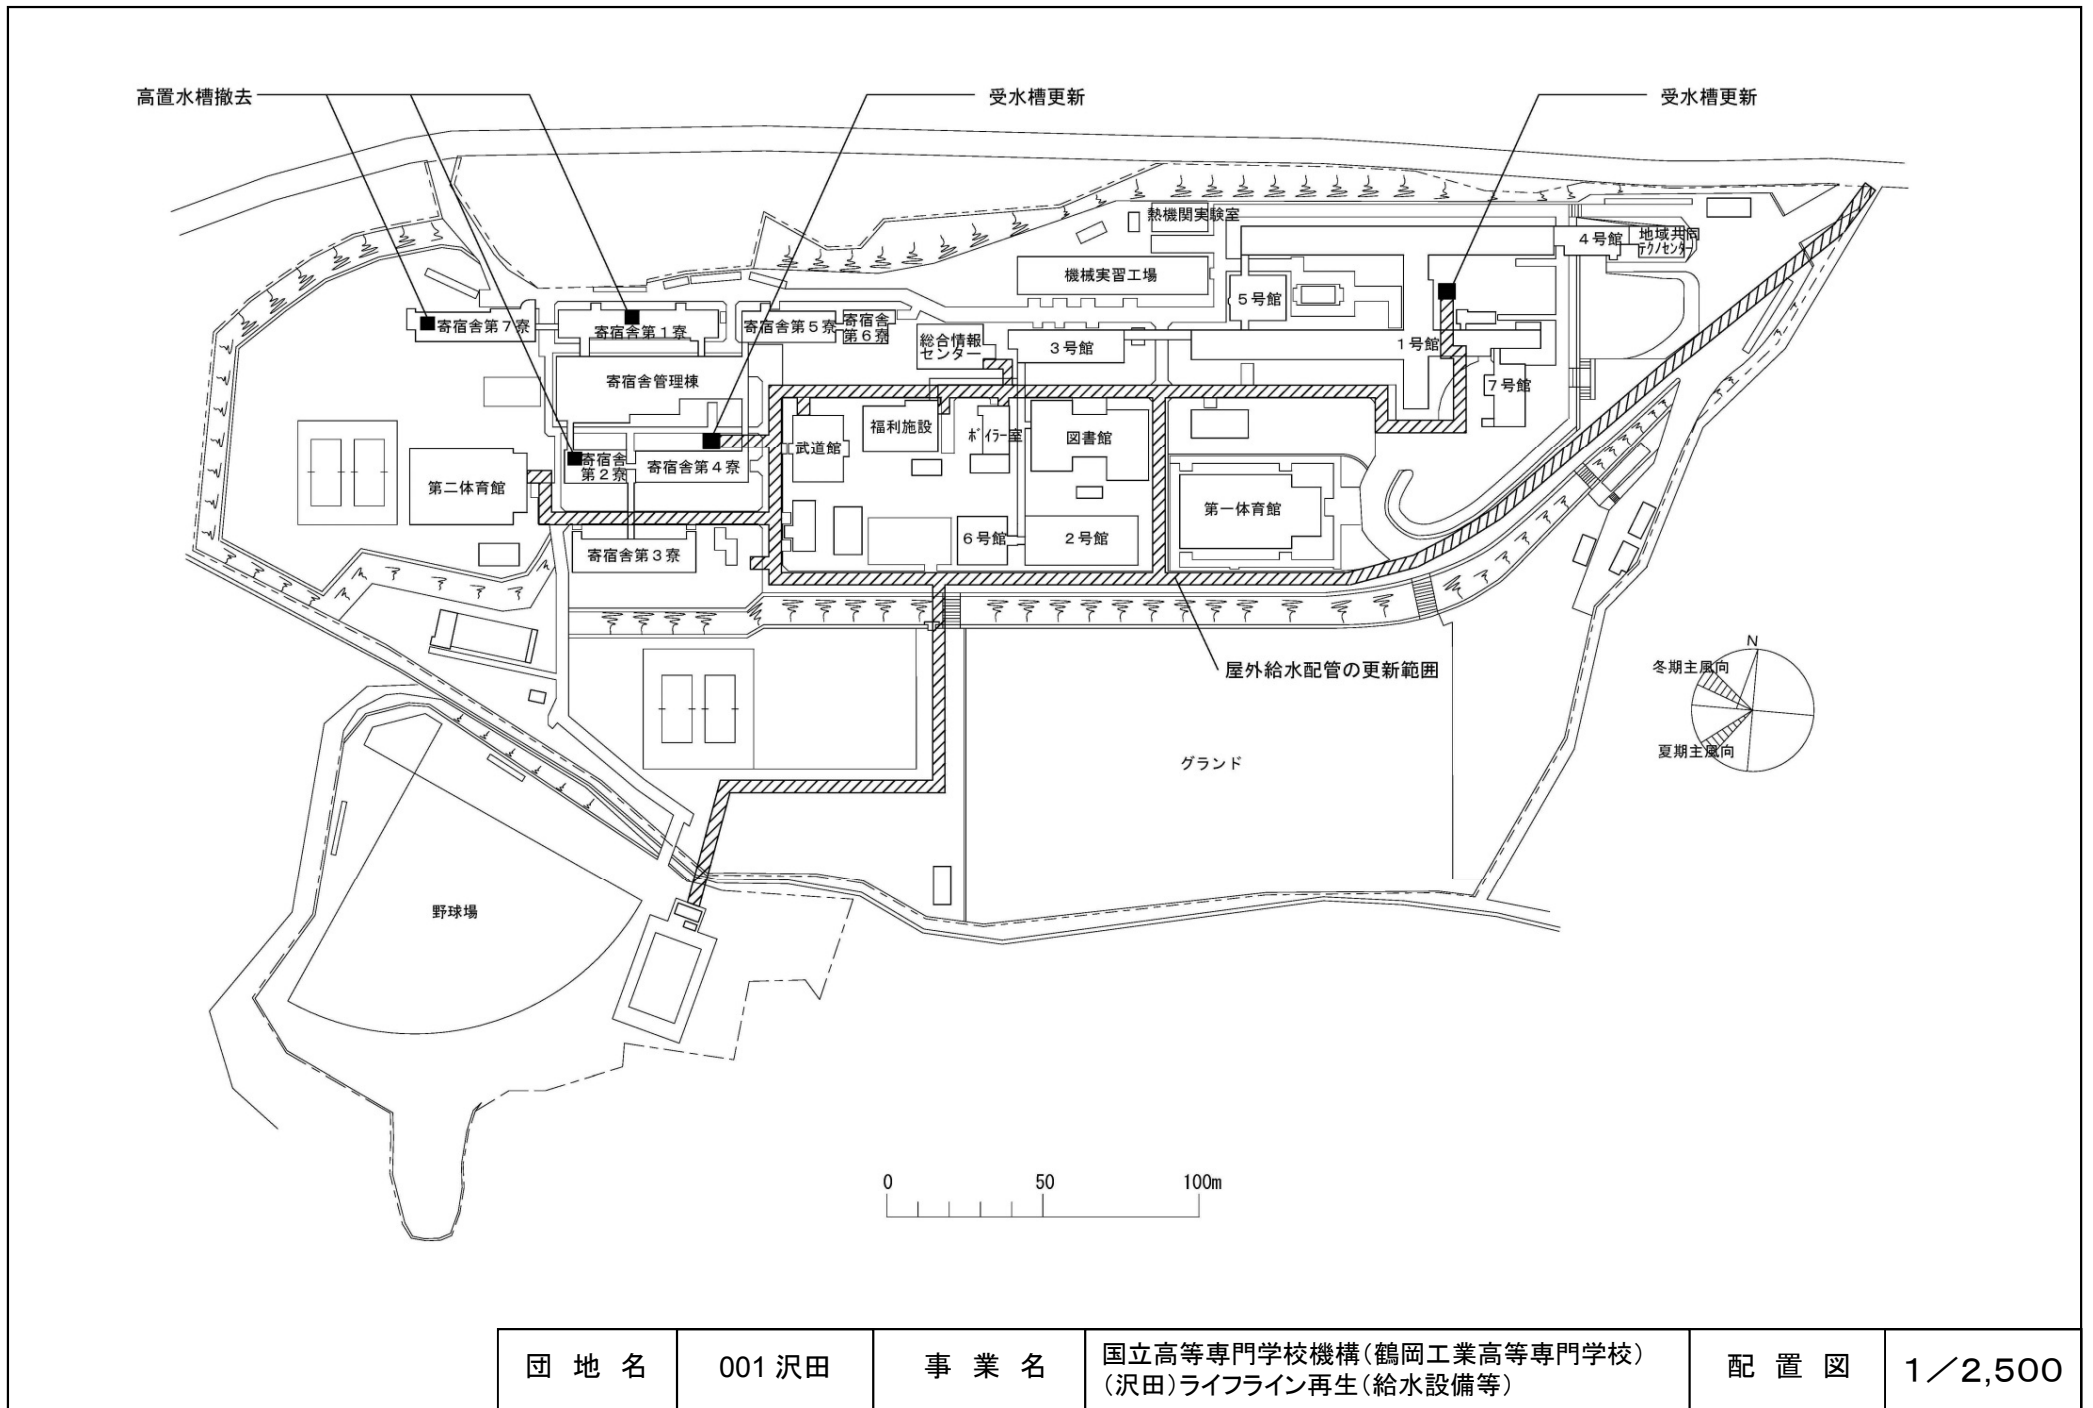

団地名	001 沢田	事業名	国立高等専門学校機構(鶴岡工業高等専門学校) (沢田)ライフライン再生(給水設備等)	配置図	1/2,500
-----	--------	-----	---	-----	---------