




平成30年度国立大学法人等施設整備実施事業<当初予算(一般会計)>

# 建 物 配 置 図


※ 縮尺は目安であり、厳密な数値を示すものではありません。

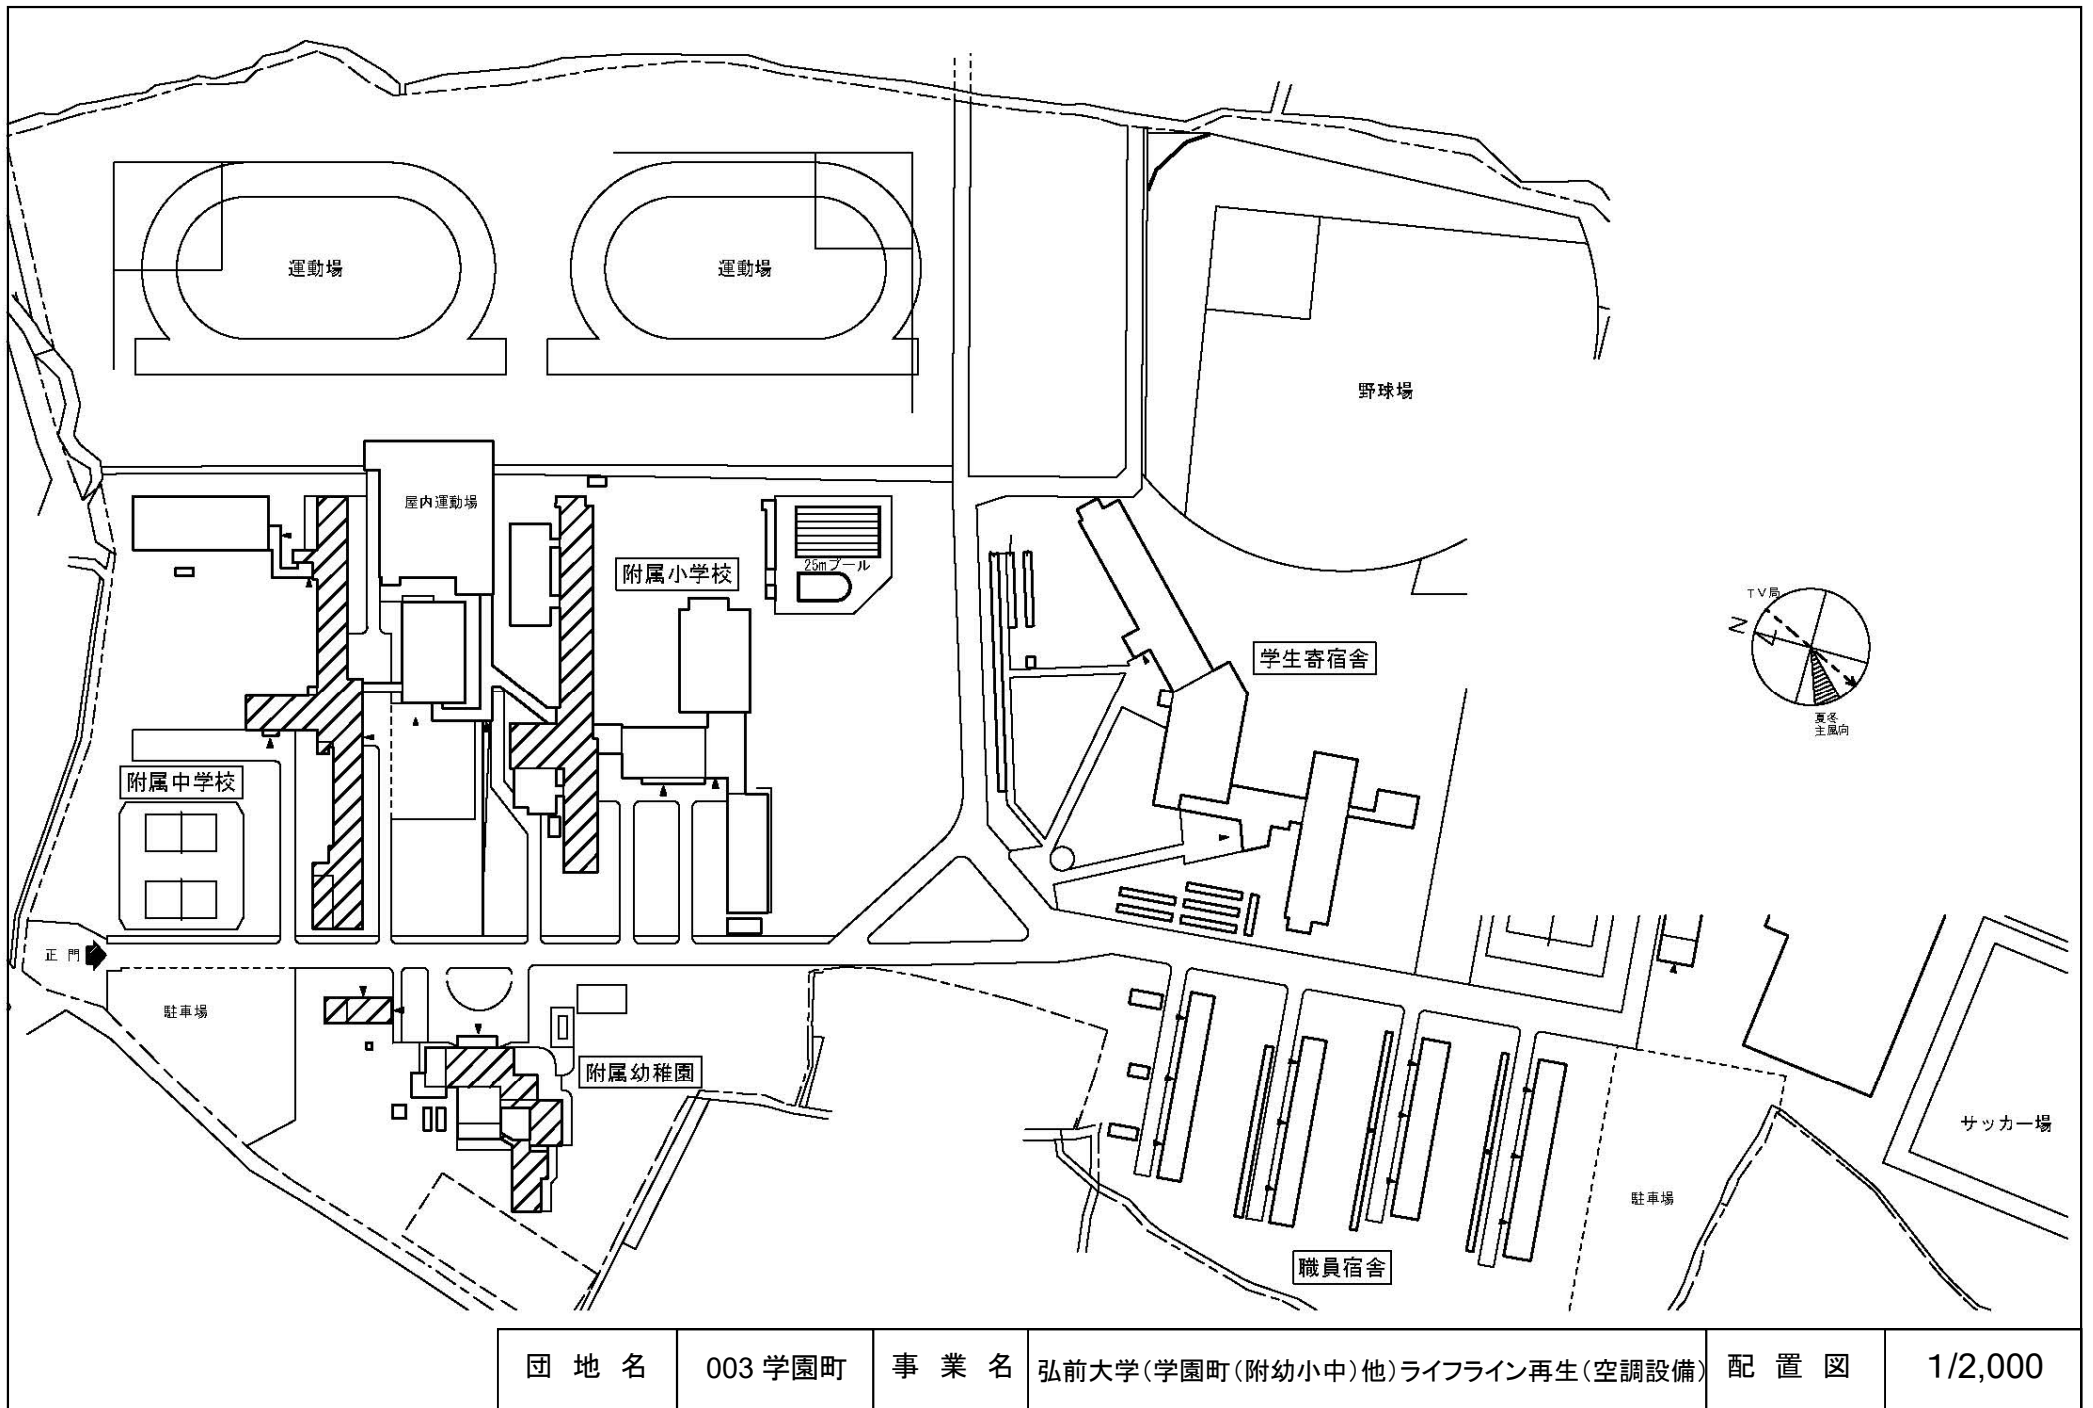


団地名	003 学園町	事業名	弘前大学(学園町(附幼小中)他)ライフライン再生(空調設備)	配置図	1/2,000
-----	---------	-----	--------------------------------	-----	---------

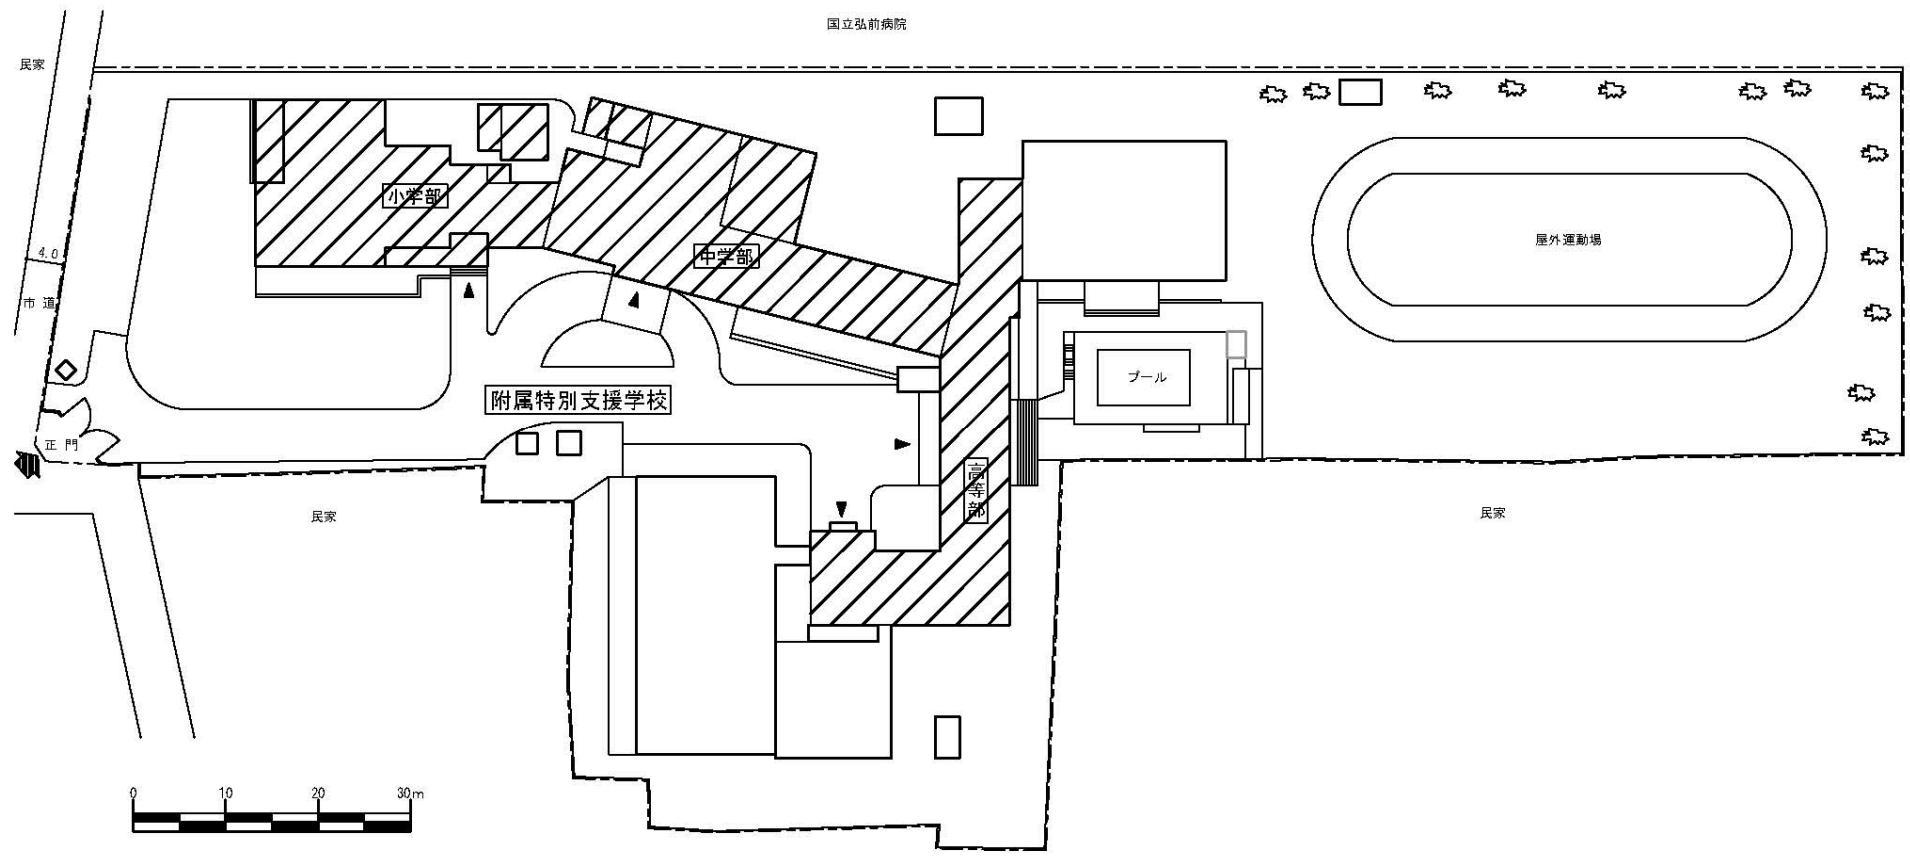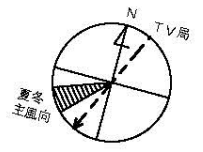




団地名	024 富野町1	事業名	弘前大学(学園町(附幼小中)他)ライフライン再生(空調設備)	配置図	1/800
-----	----------	-----	--------------------------------	-----	-------

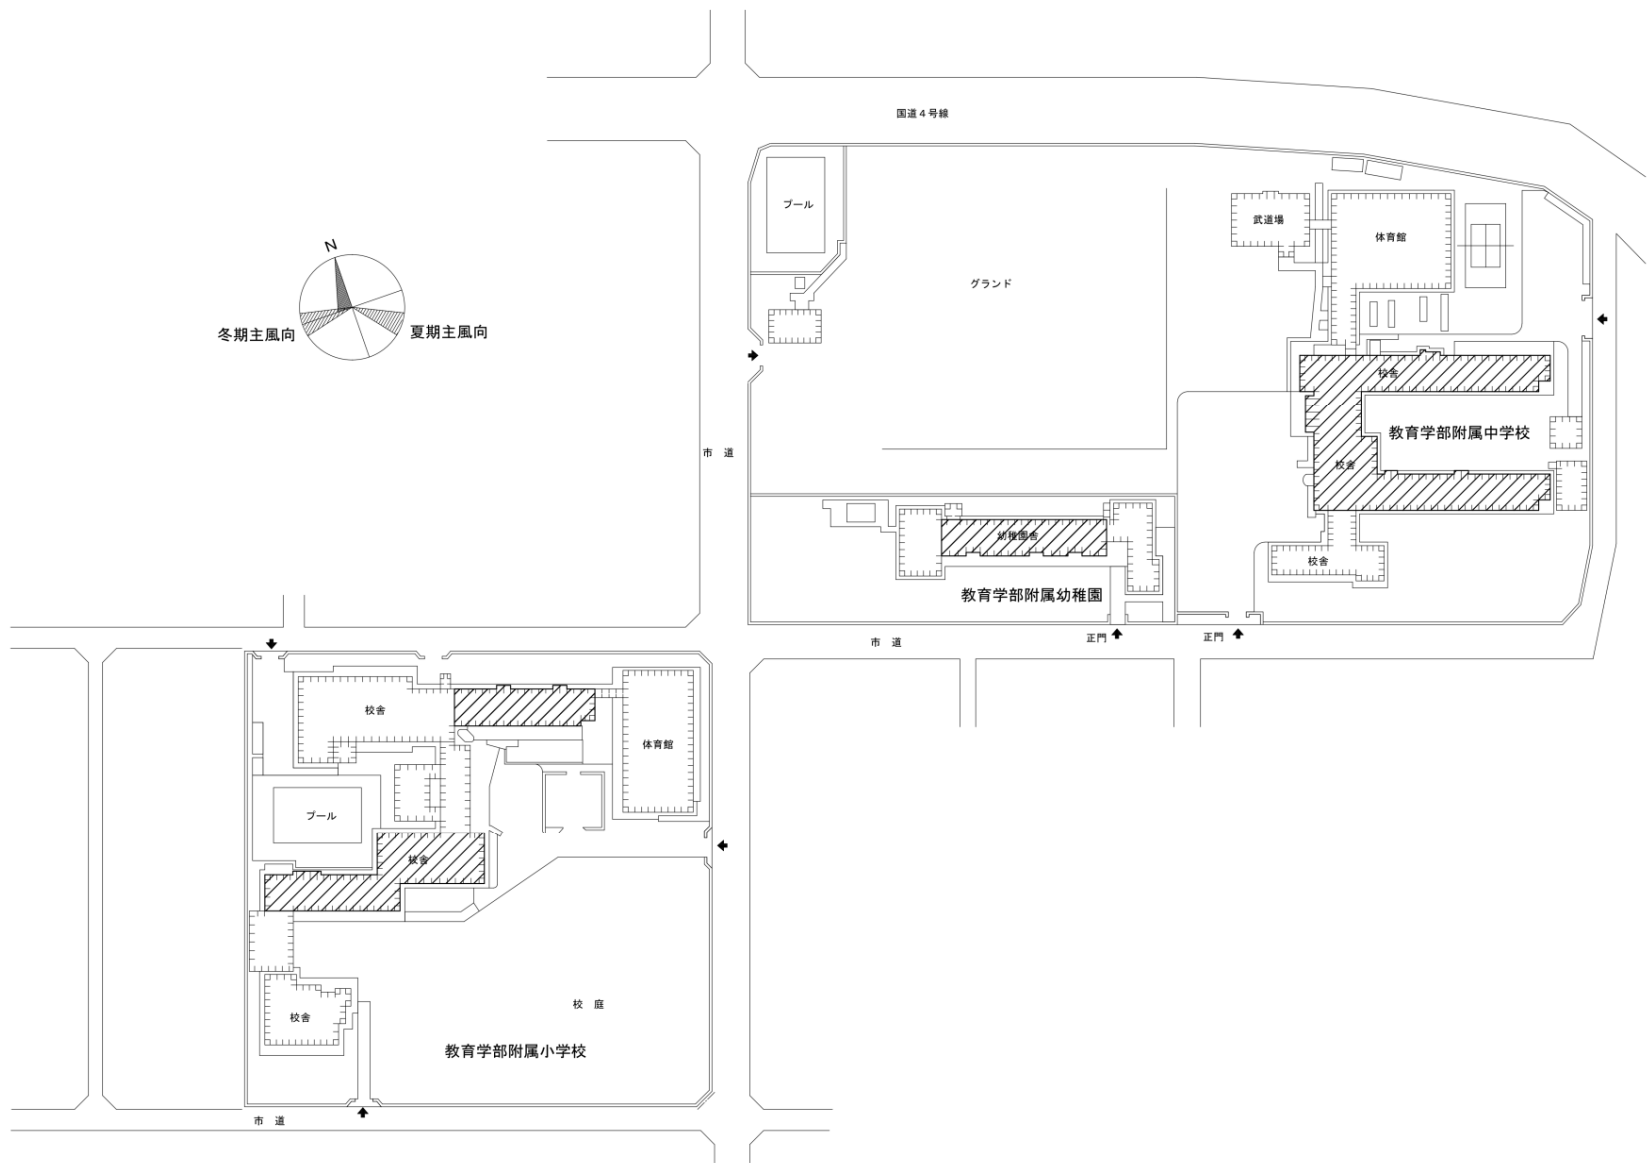



団地名	003 加賀野	事業名	岩手大学(加賀野(附幼小中)他)ライフライン再生(空調設備)	配置図	1/2,000
-----	---------	-----	--------------------------------	-----	---------

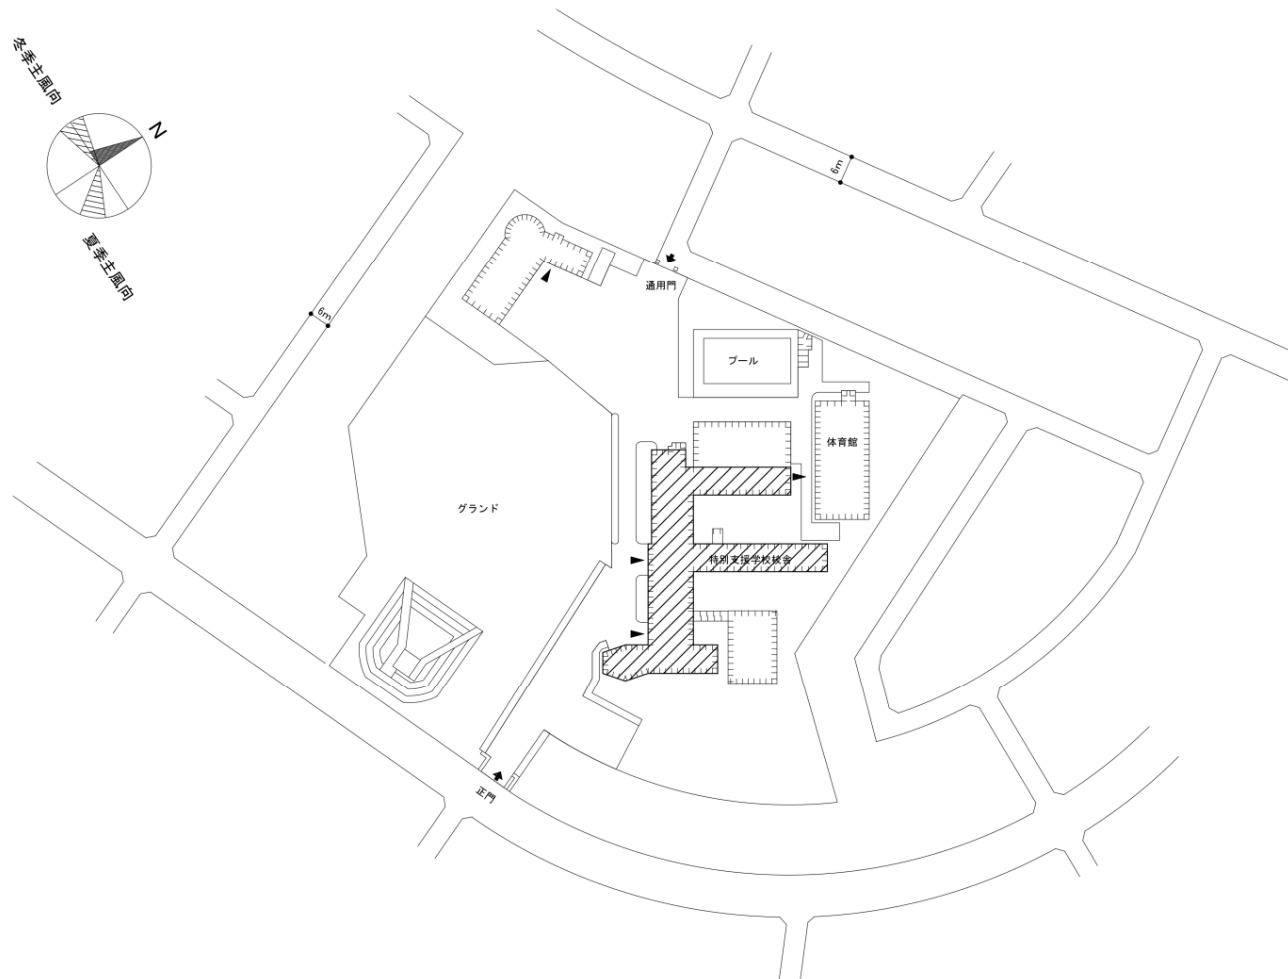


団地名	009 東安庭	事業名	岩手大学(加賀野(附幼小中)他)ライフライン再生(空調設備)	配置図	1/2,000
-----	---------	-----	--------------------------------	-----	---------

 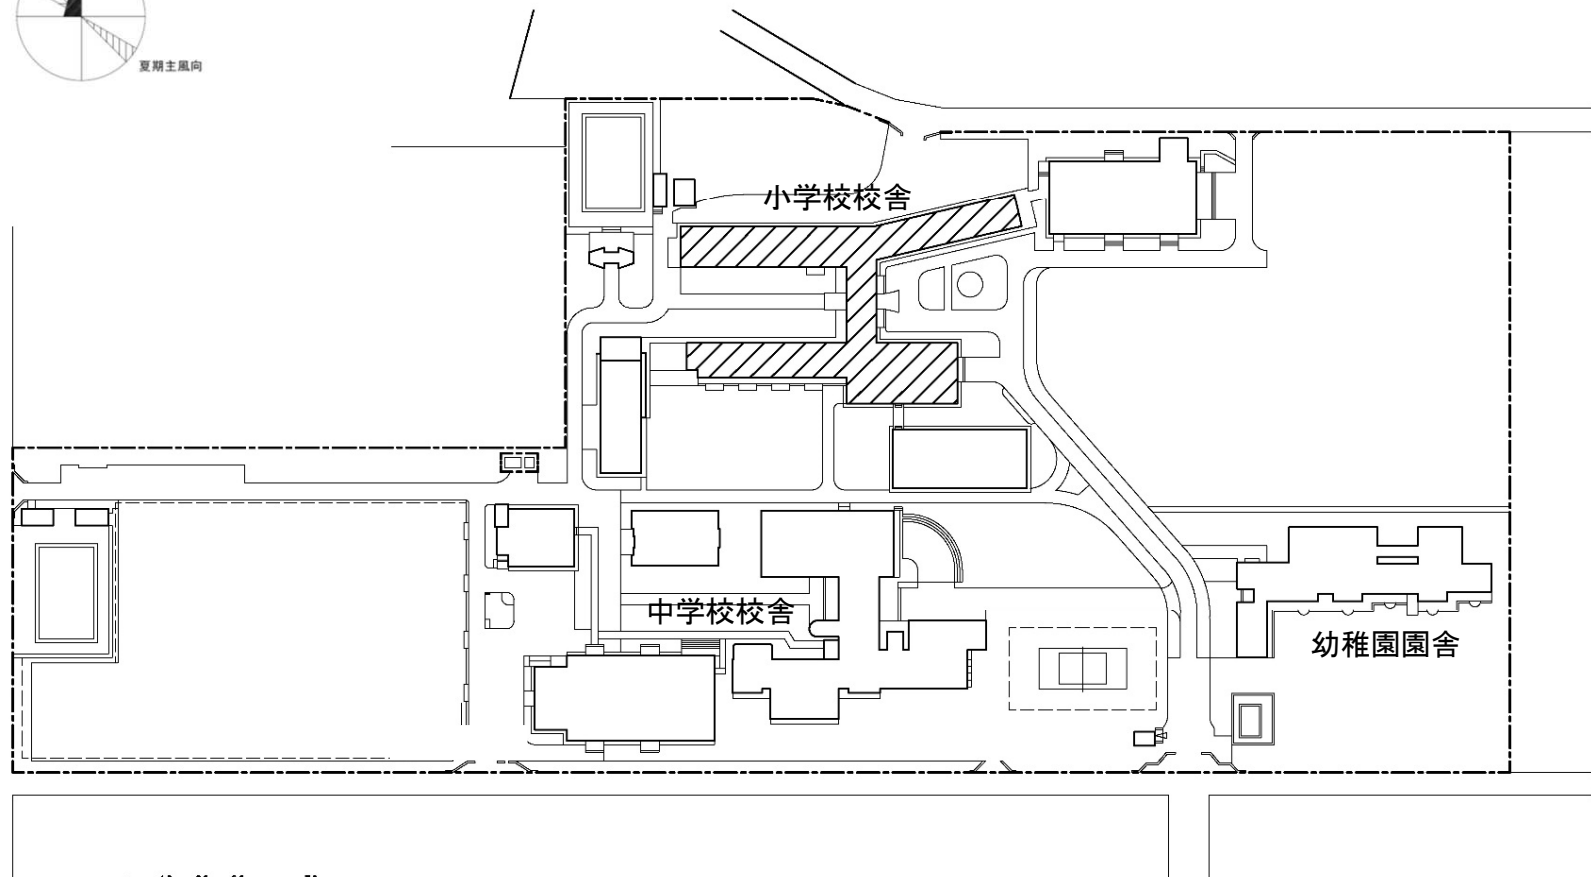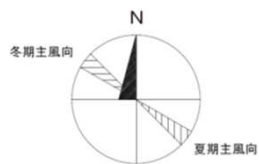

団地名	002 上杉	事業名	宮城教育大学(上杉(附小)) ライフライン再生(空調設備)	配置図	1/2000
-----	--------	-----	----------------------------------	-----	--------

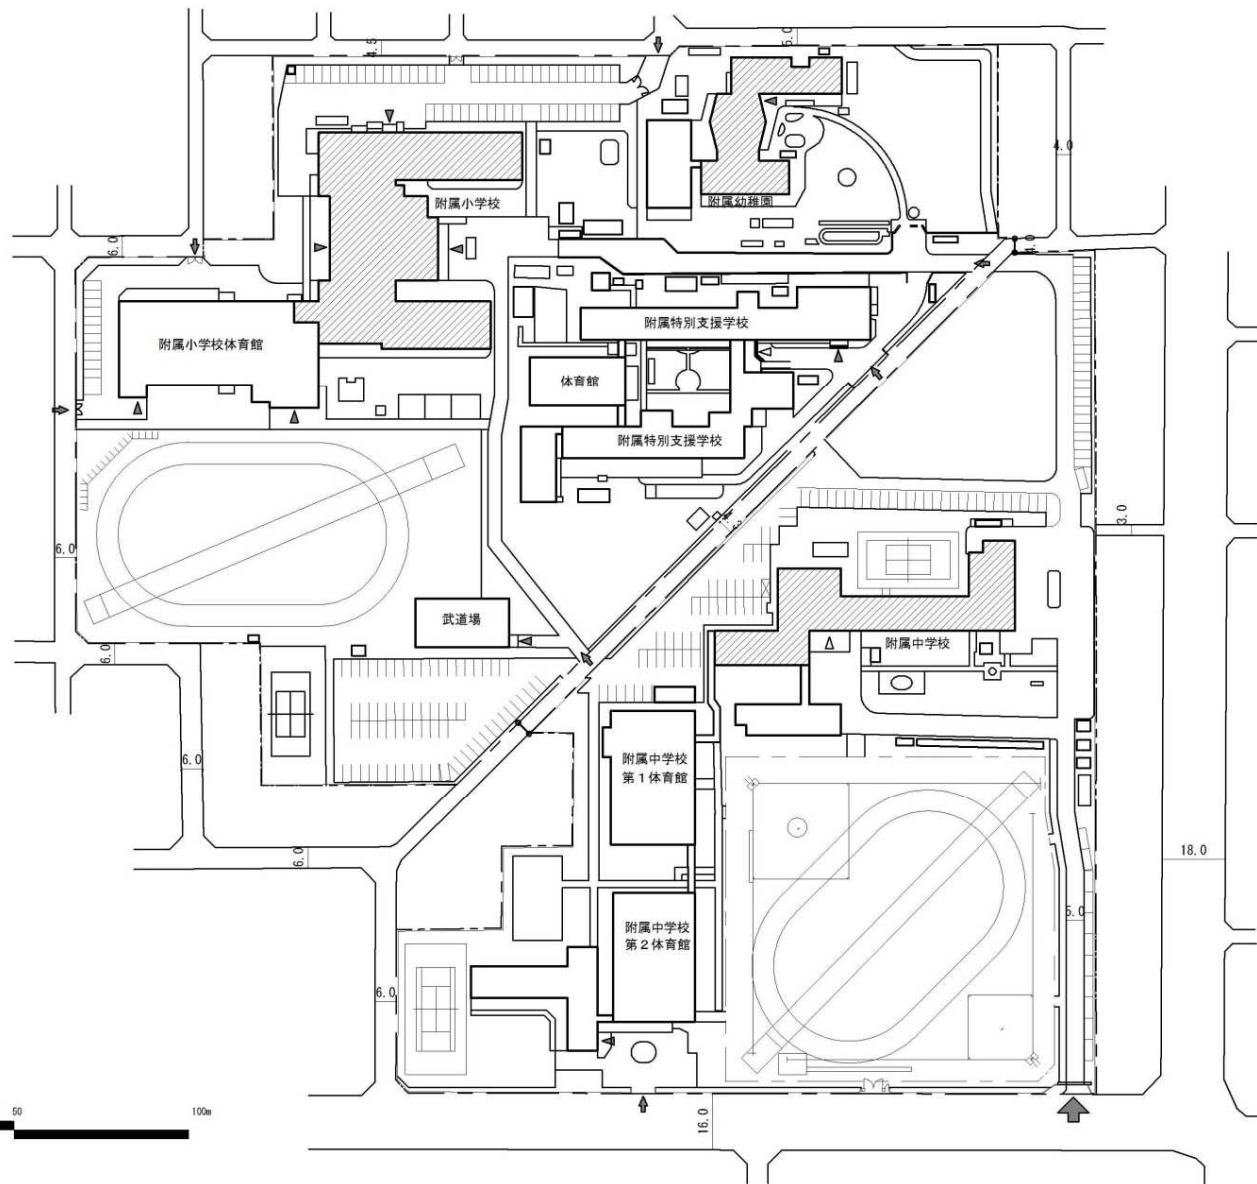
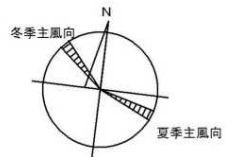


団地名	002 保戸野	事業名	秋田大学(保戸野(附幼小中))ライフライン再生(空調設備)	配置図	1/2,500
-----	---------	-----	-------------------------------	-----	---------

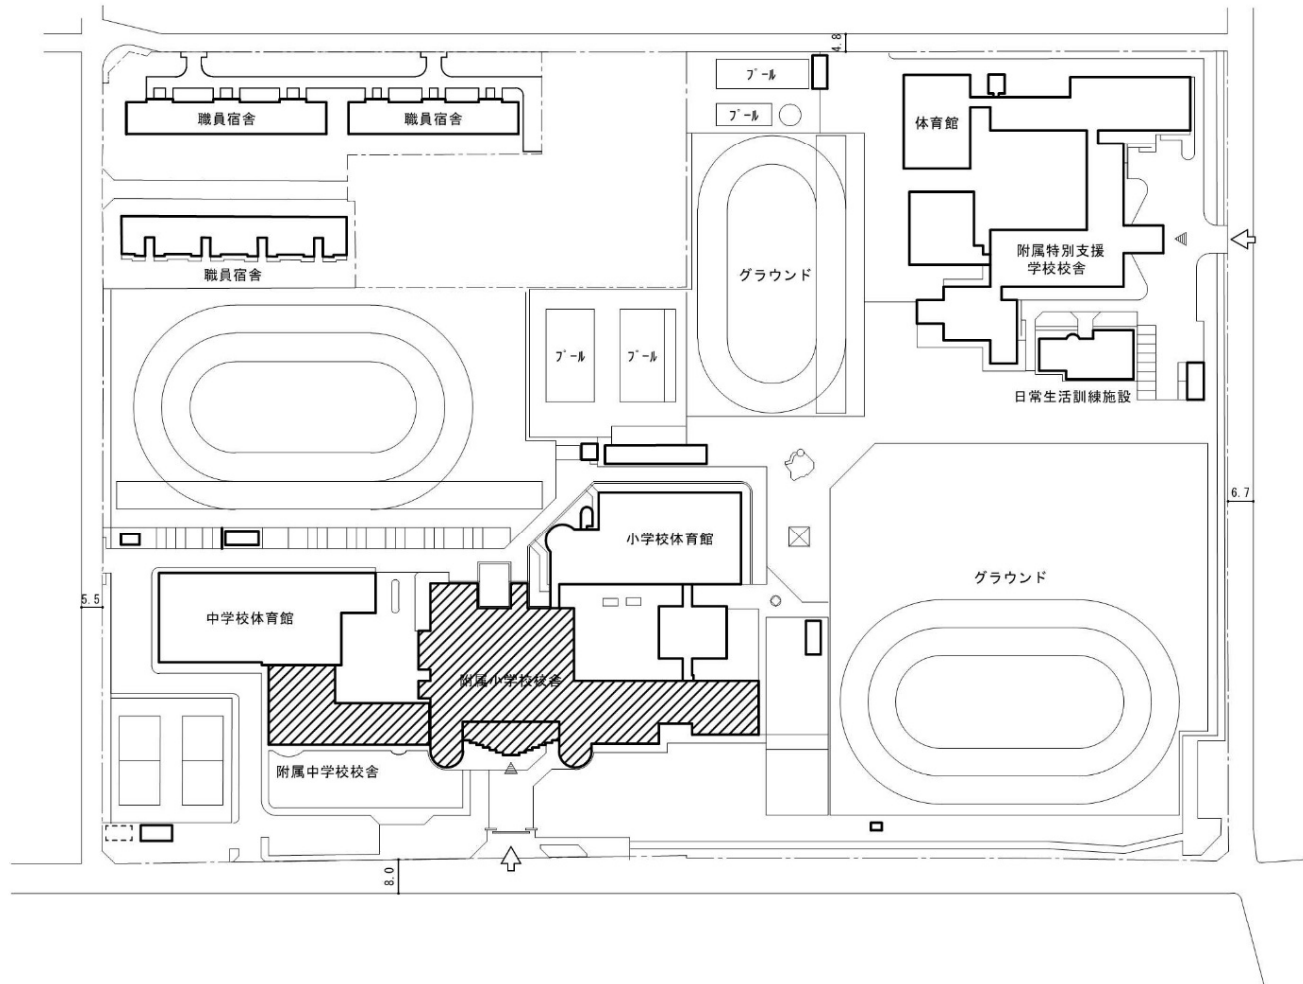


団地名	004 西大畑町	事業名	新潟大学(西大畑町(附小中))ライフライン再生(空調設備)	配置図	1/2,000
-----	----------	-----	-------------------------------	-----	---------




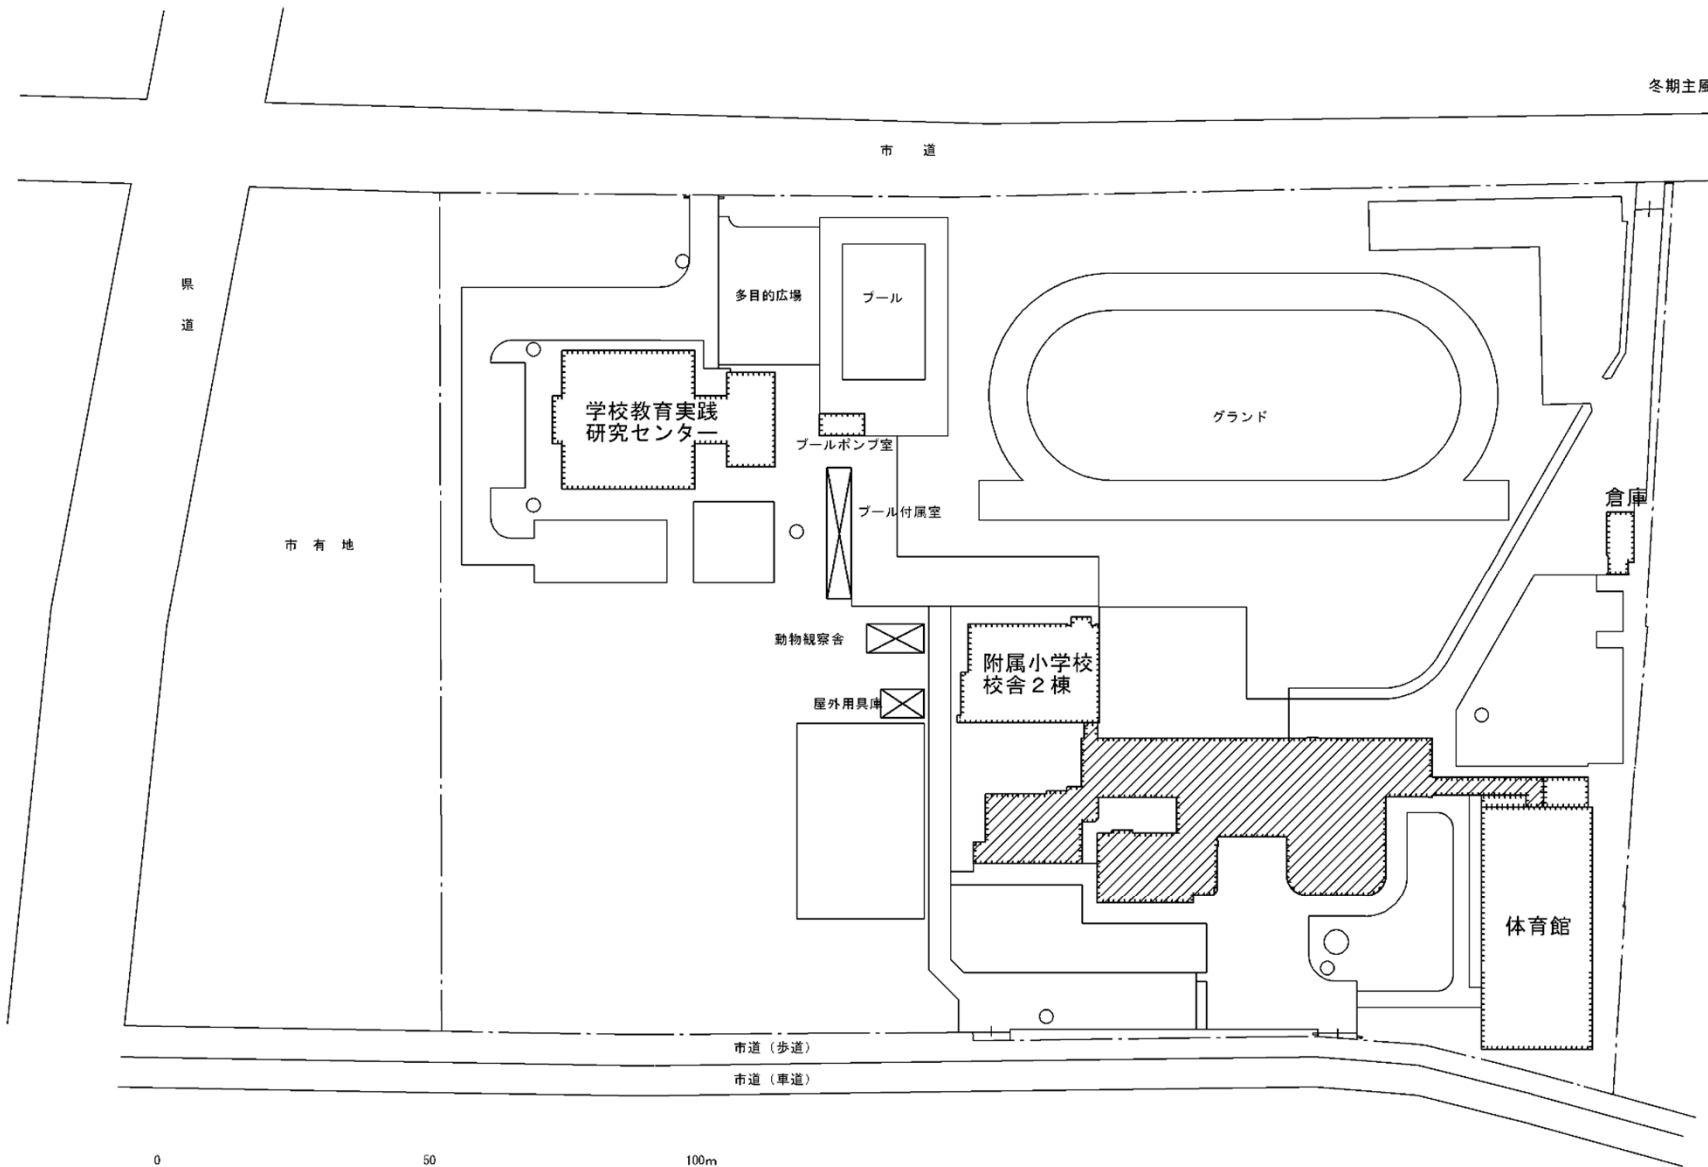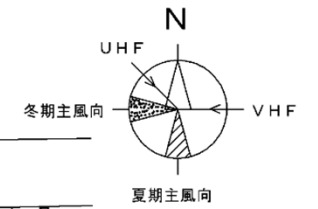


団地名	002 西城	事業名	上越教育大学(西城(附小)他)ライフライン再生(空調設備)	配置図	1/1, 500
-----	--------	-----	-------------------------------	-----	----------

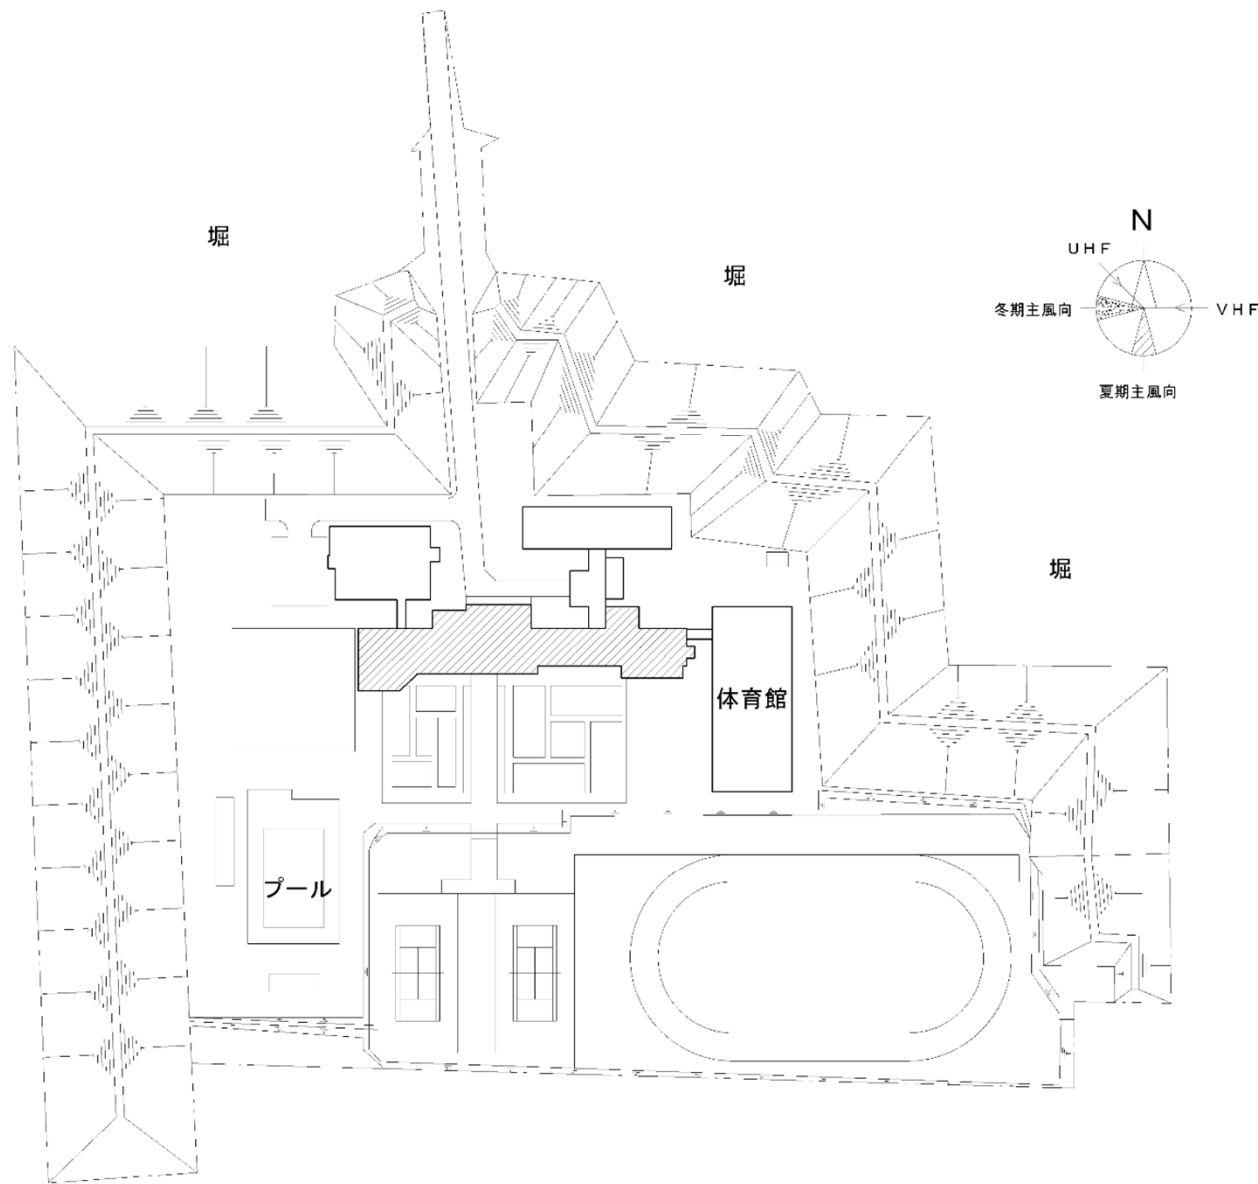



団地名	003 本城	事業名	上越教育大学(西城(附小)他)ライフライン再生(空調設備)	配置図	1/2, 000
-----	--------	-----	-------------------------------	-----	----------

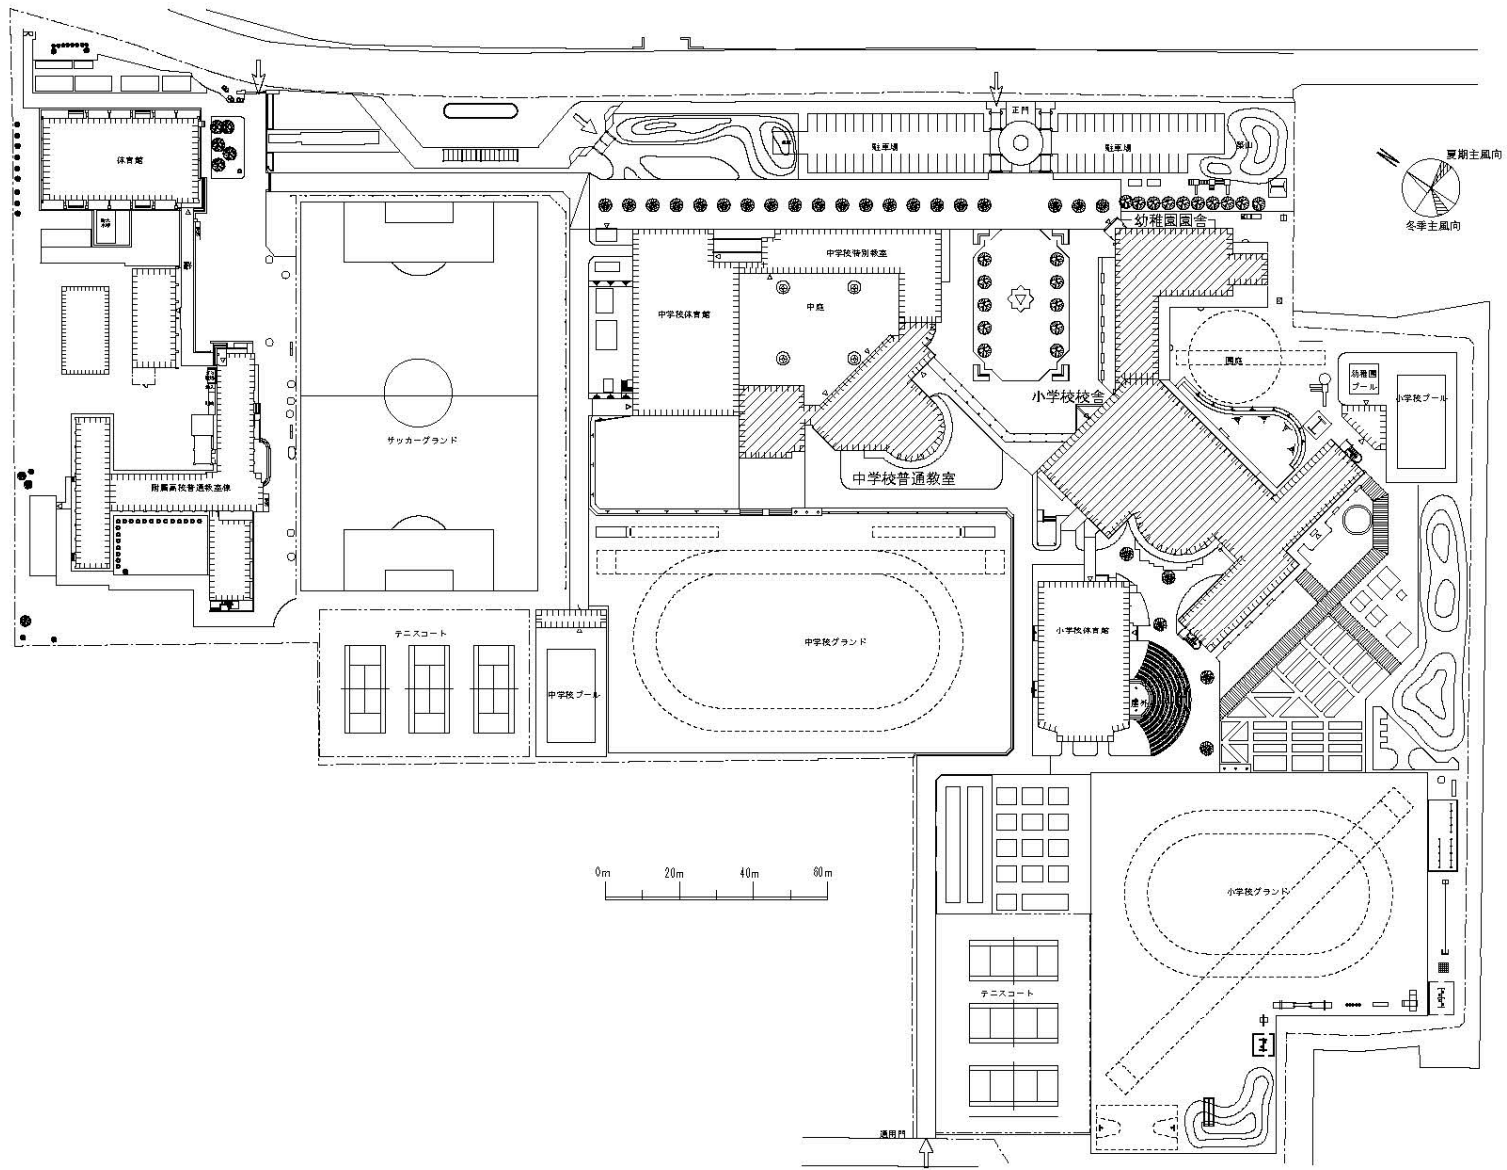


団地名	006 平和町	事業名	金沢大学(平和町(附幼小中))ライフライン再生(空調設備)	配置図	1/2000
-----	---------	-----	-------------------------------	-----	--------

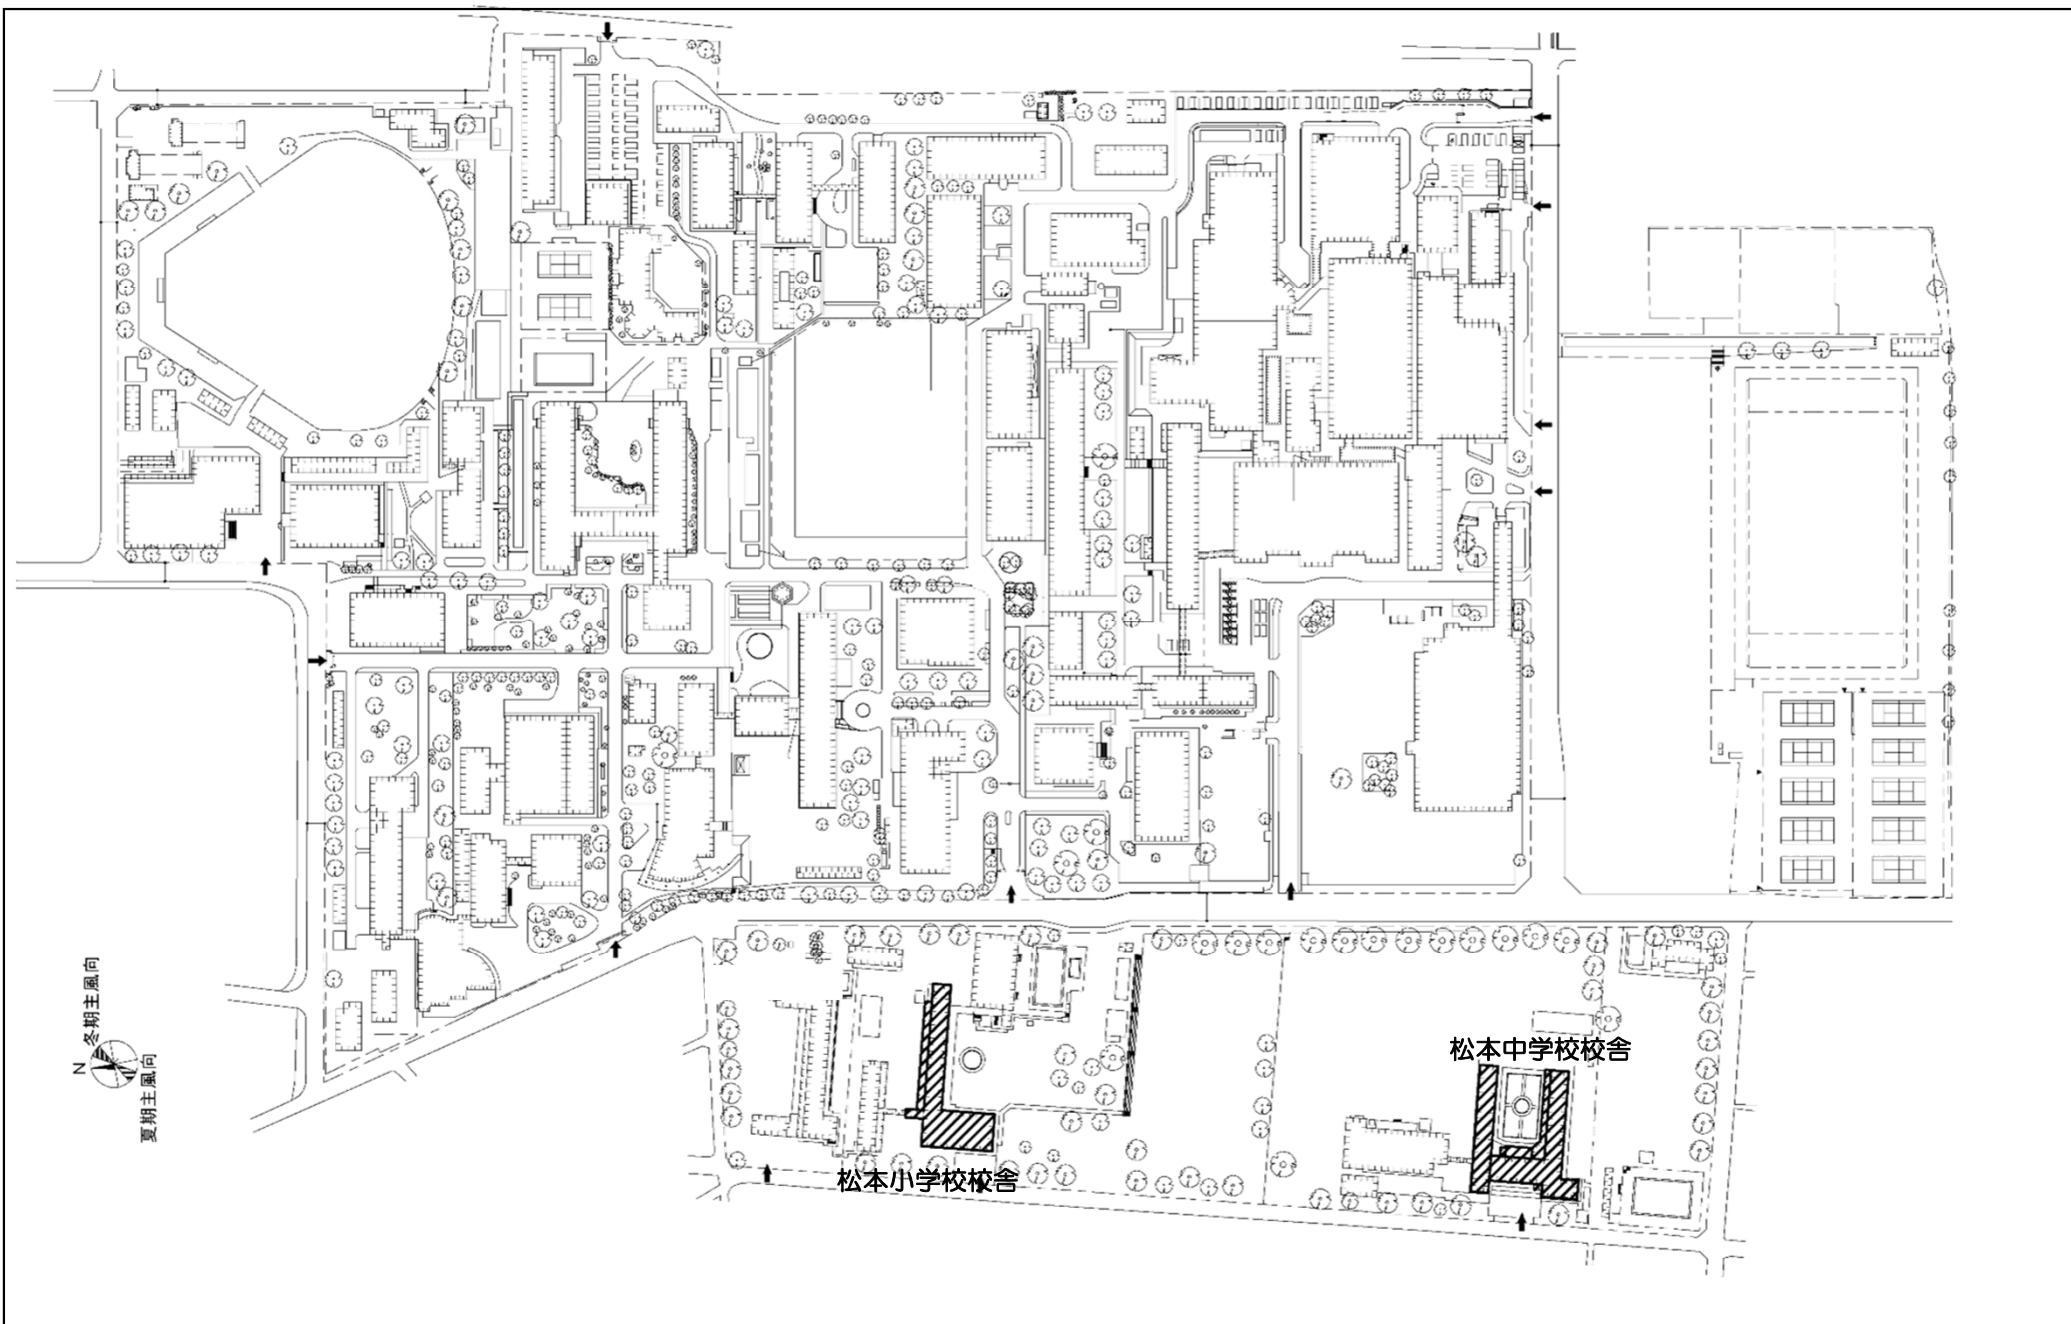


団地名	001 松本	事業名	信州大学(松本(附小中)他)ライフライン再生(空調設備)	配置図	1/3, 500
-----	--------	-----	------------------------------	-----	----------

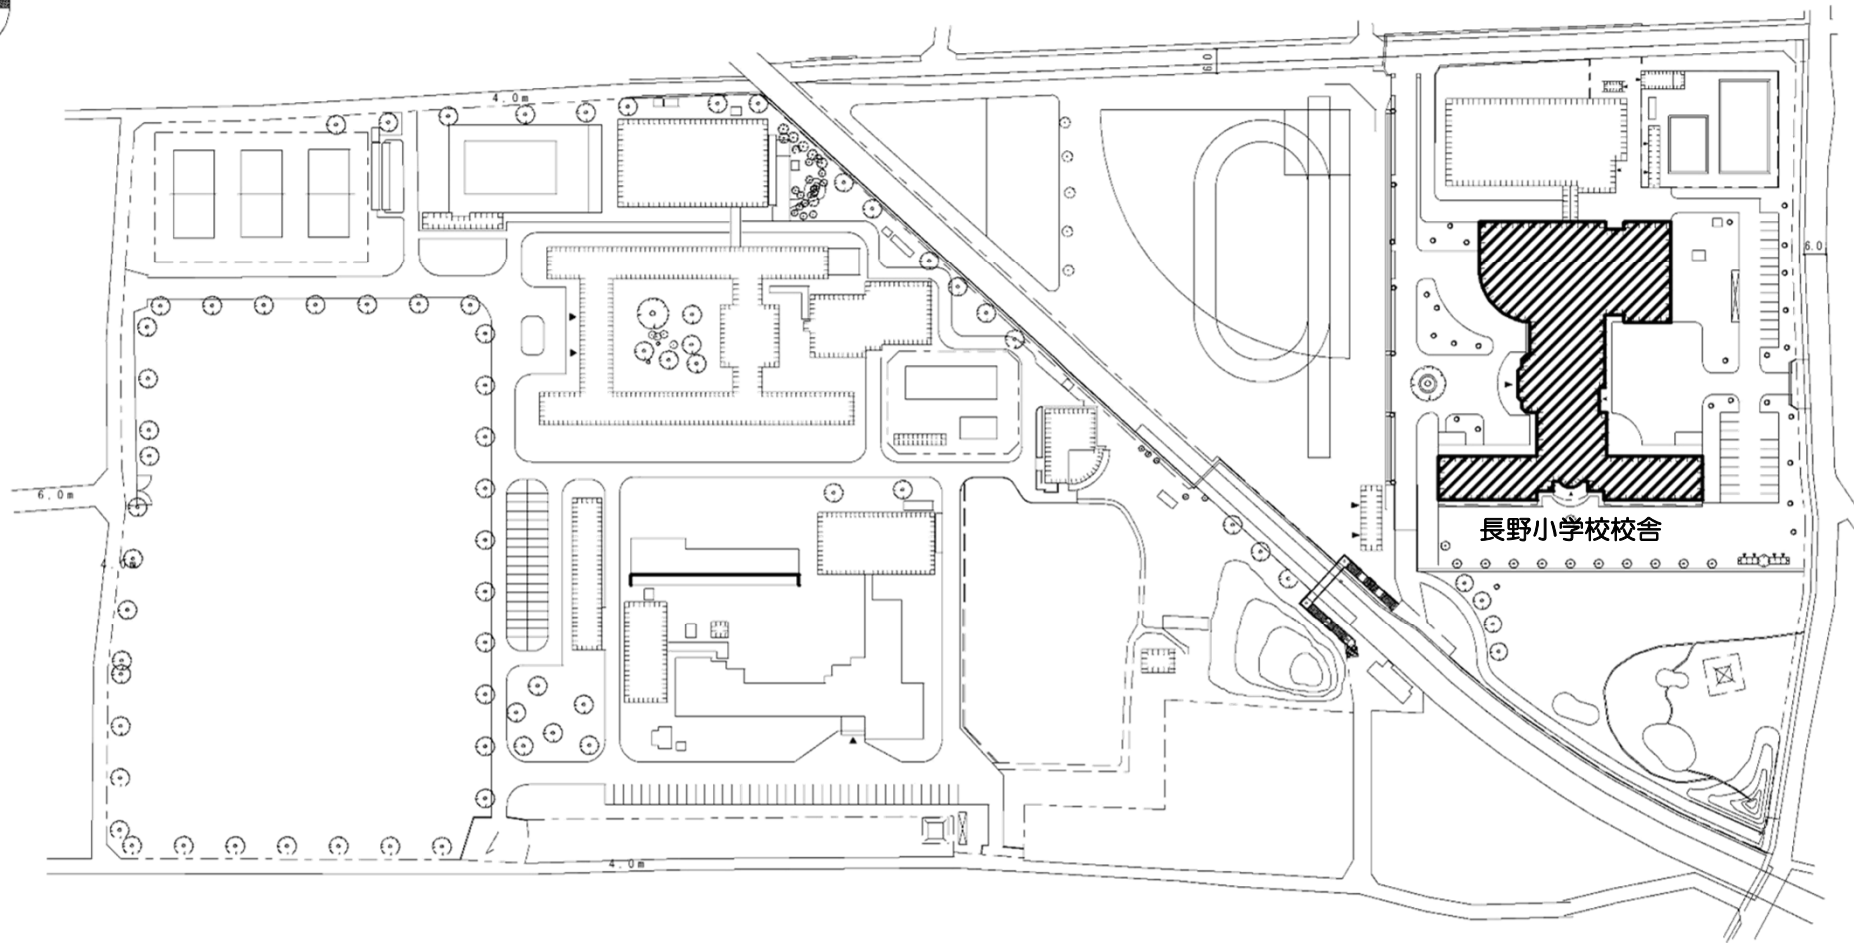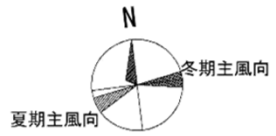


団地名	039 長野附属	事業名	信州大学(松本(附小中)他)ライフライン再生(空調設備)	配置図	1/3000
-----	----------	-----	------------------------------	-----	--------

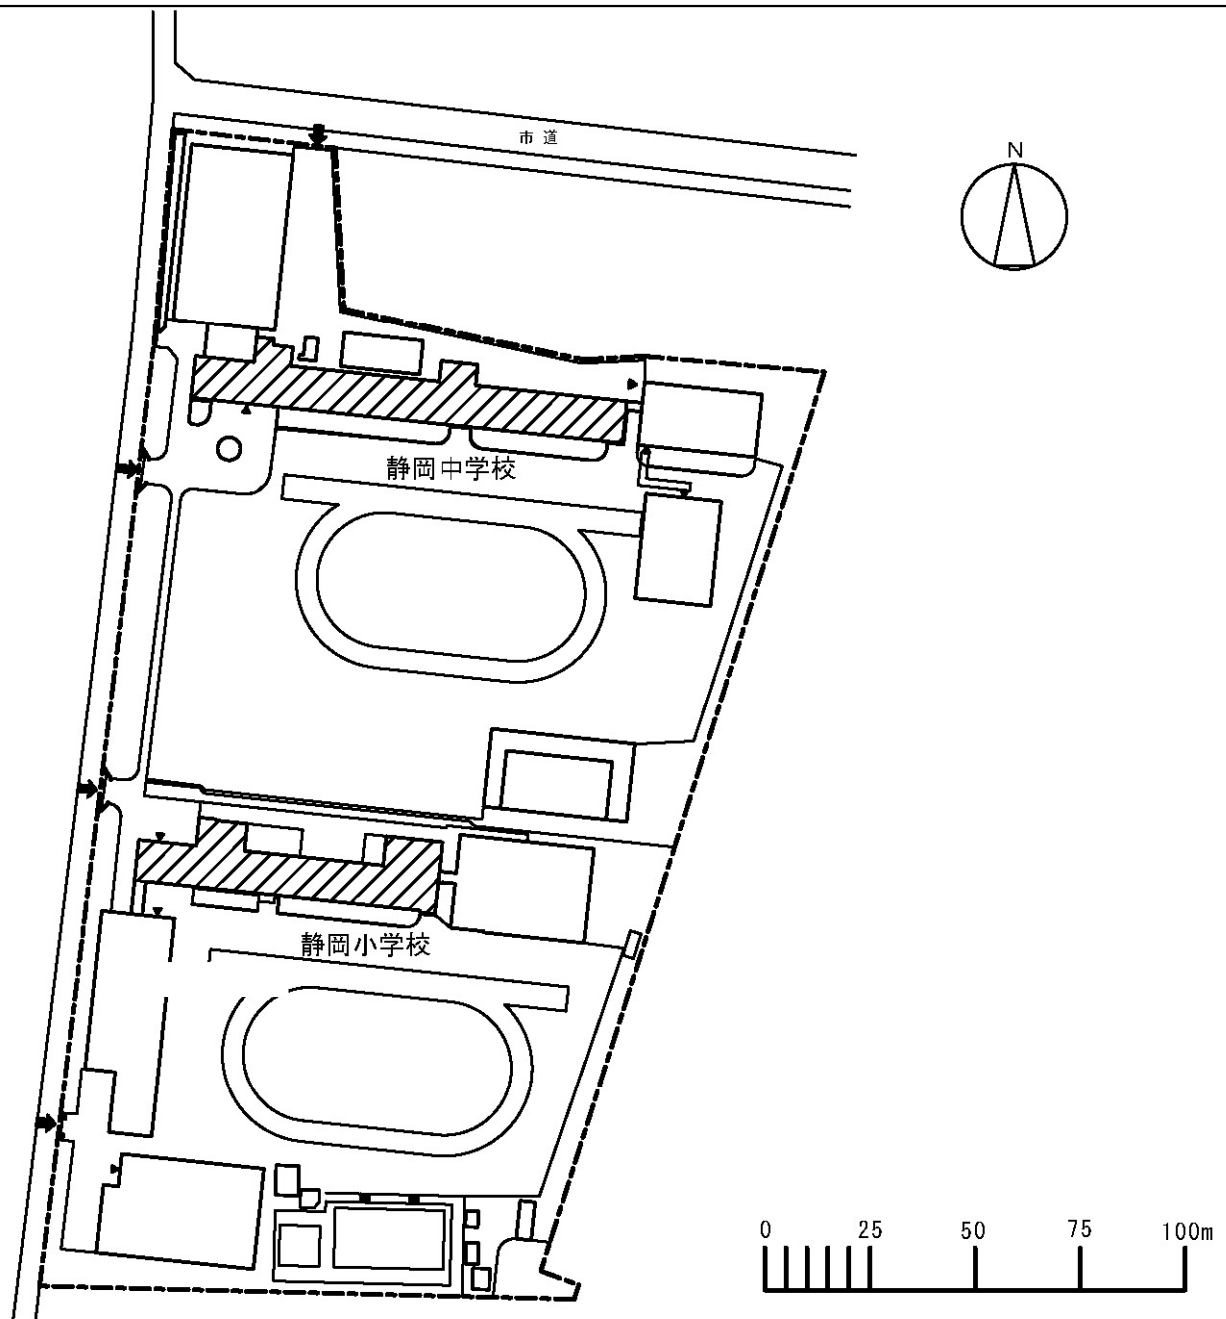

団地名	007 駿府町	事業名	静岡大学(駿府町(附小中)他)ライフライン再生(空調設備)	配置図	1/1800
-----	---------	-----	-------------------------------	-----	--------

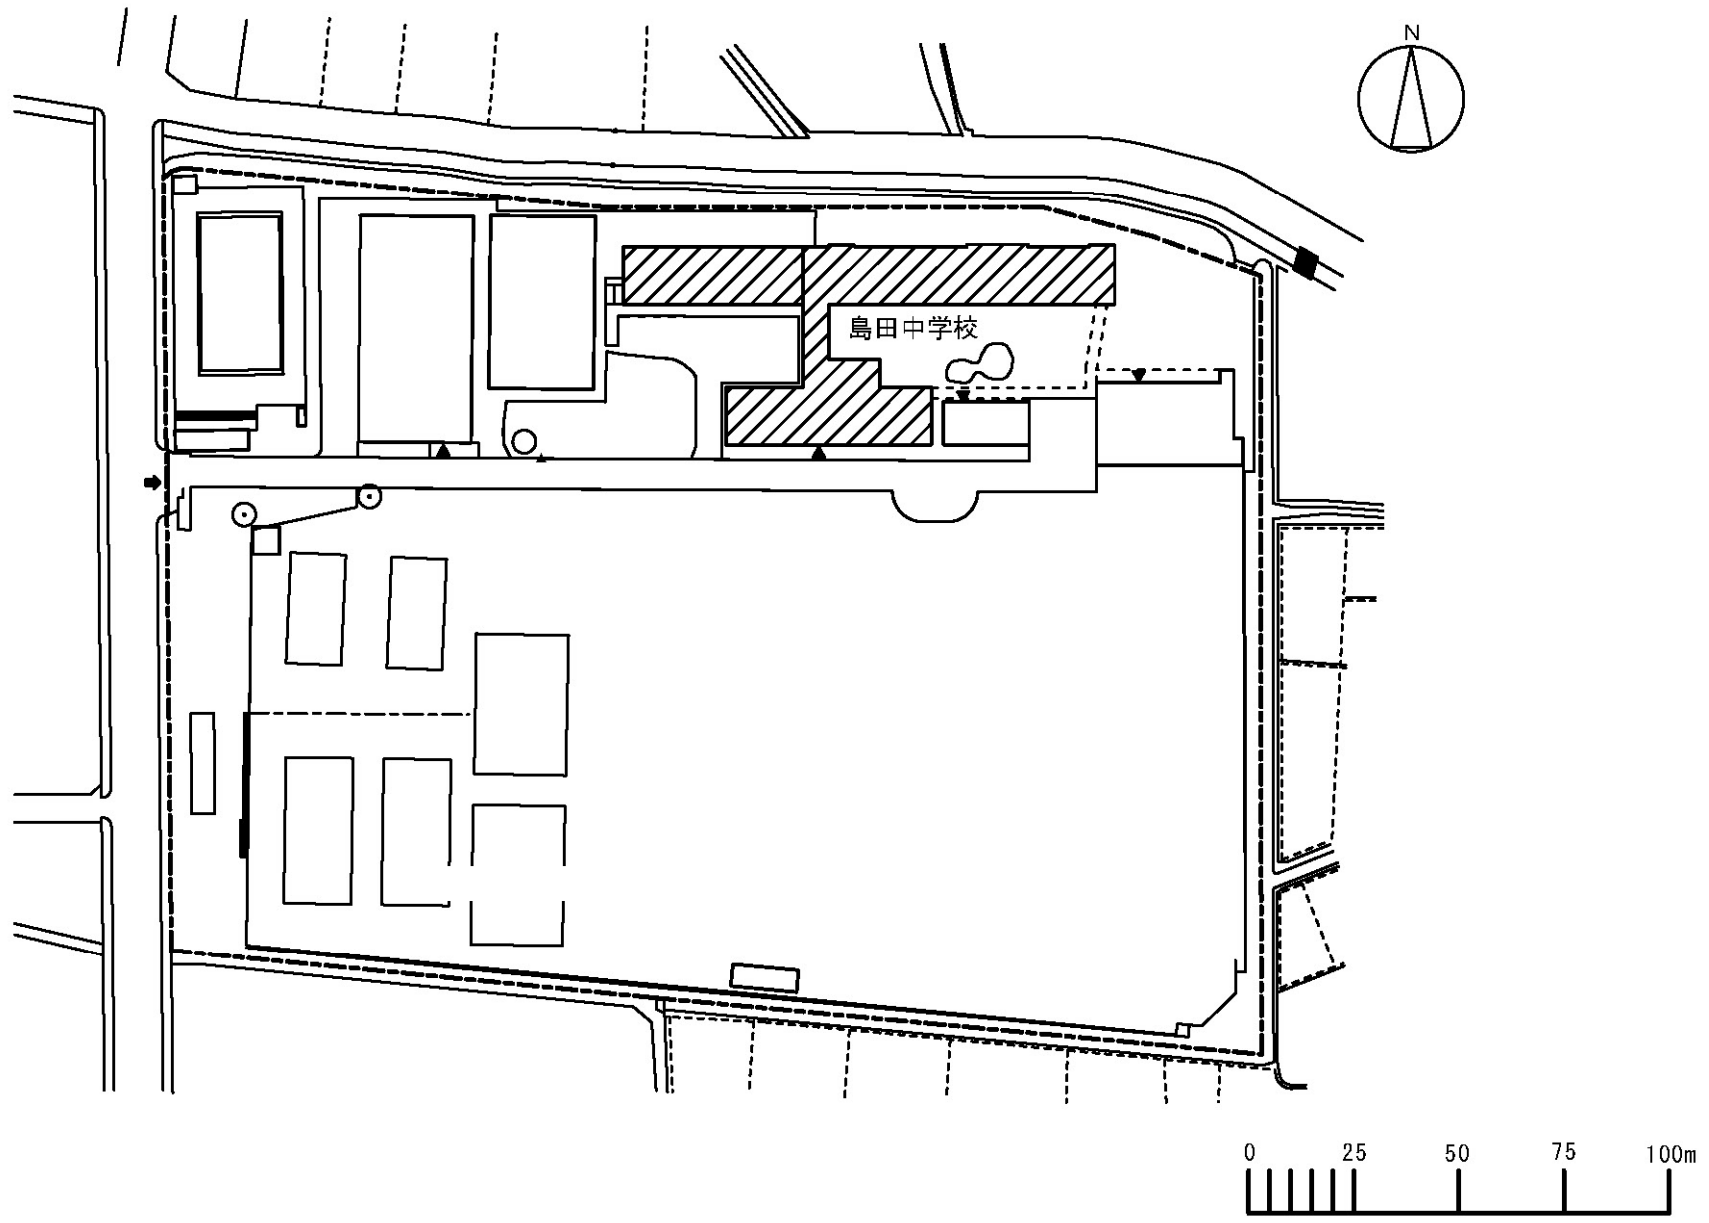



団地名	008 島田	事業名	静岡大学(駿府町(附小中)他)ライフライン再生(空調設備)	配置図	1/1800
-----	--------	-----	-------------------------------	-----	--------

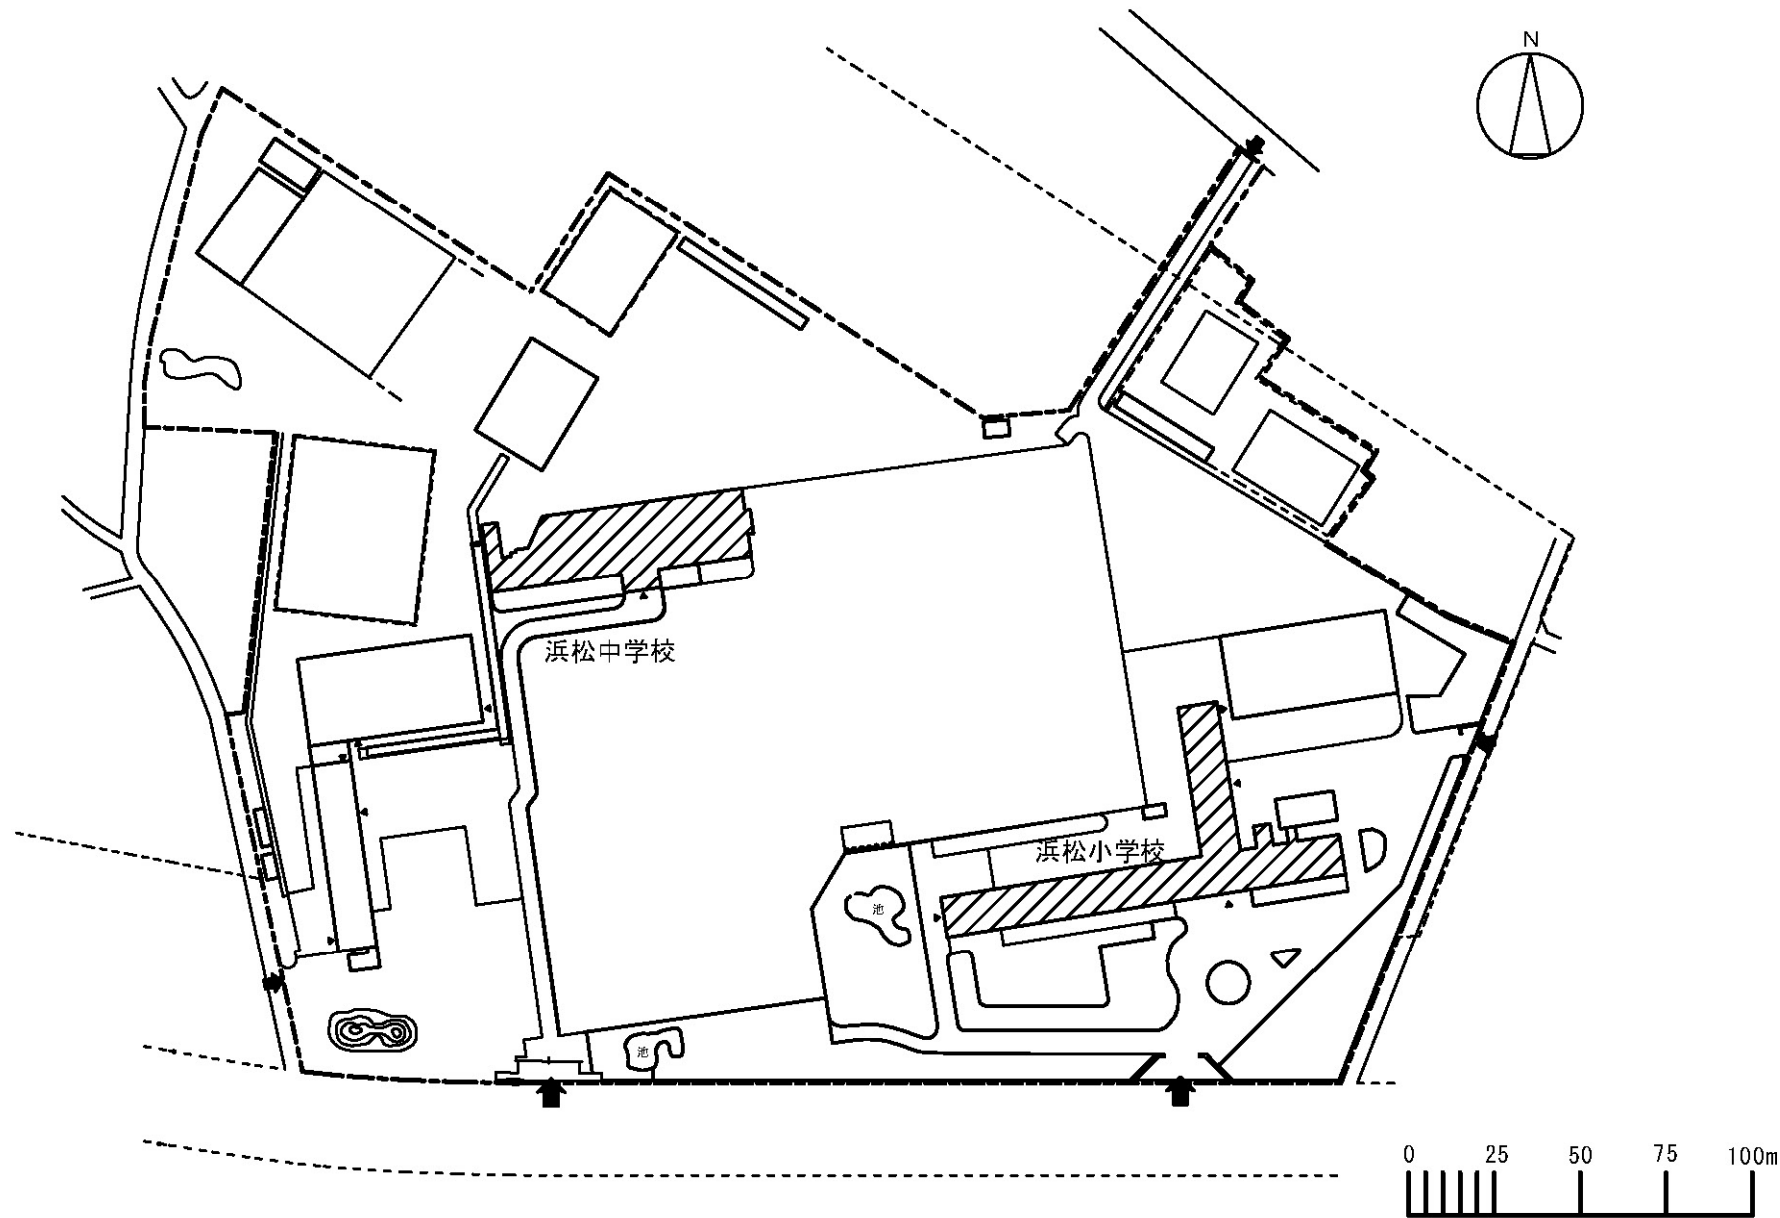

団地名	009 布橋	事業名	静岡大学(駿府町(附小中)他)ライフライン再生(空調設備)	配置図	1/2200
-----	--------	-----	-------------------------------	-----	--------




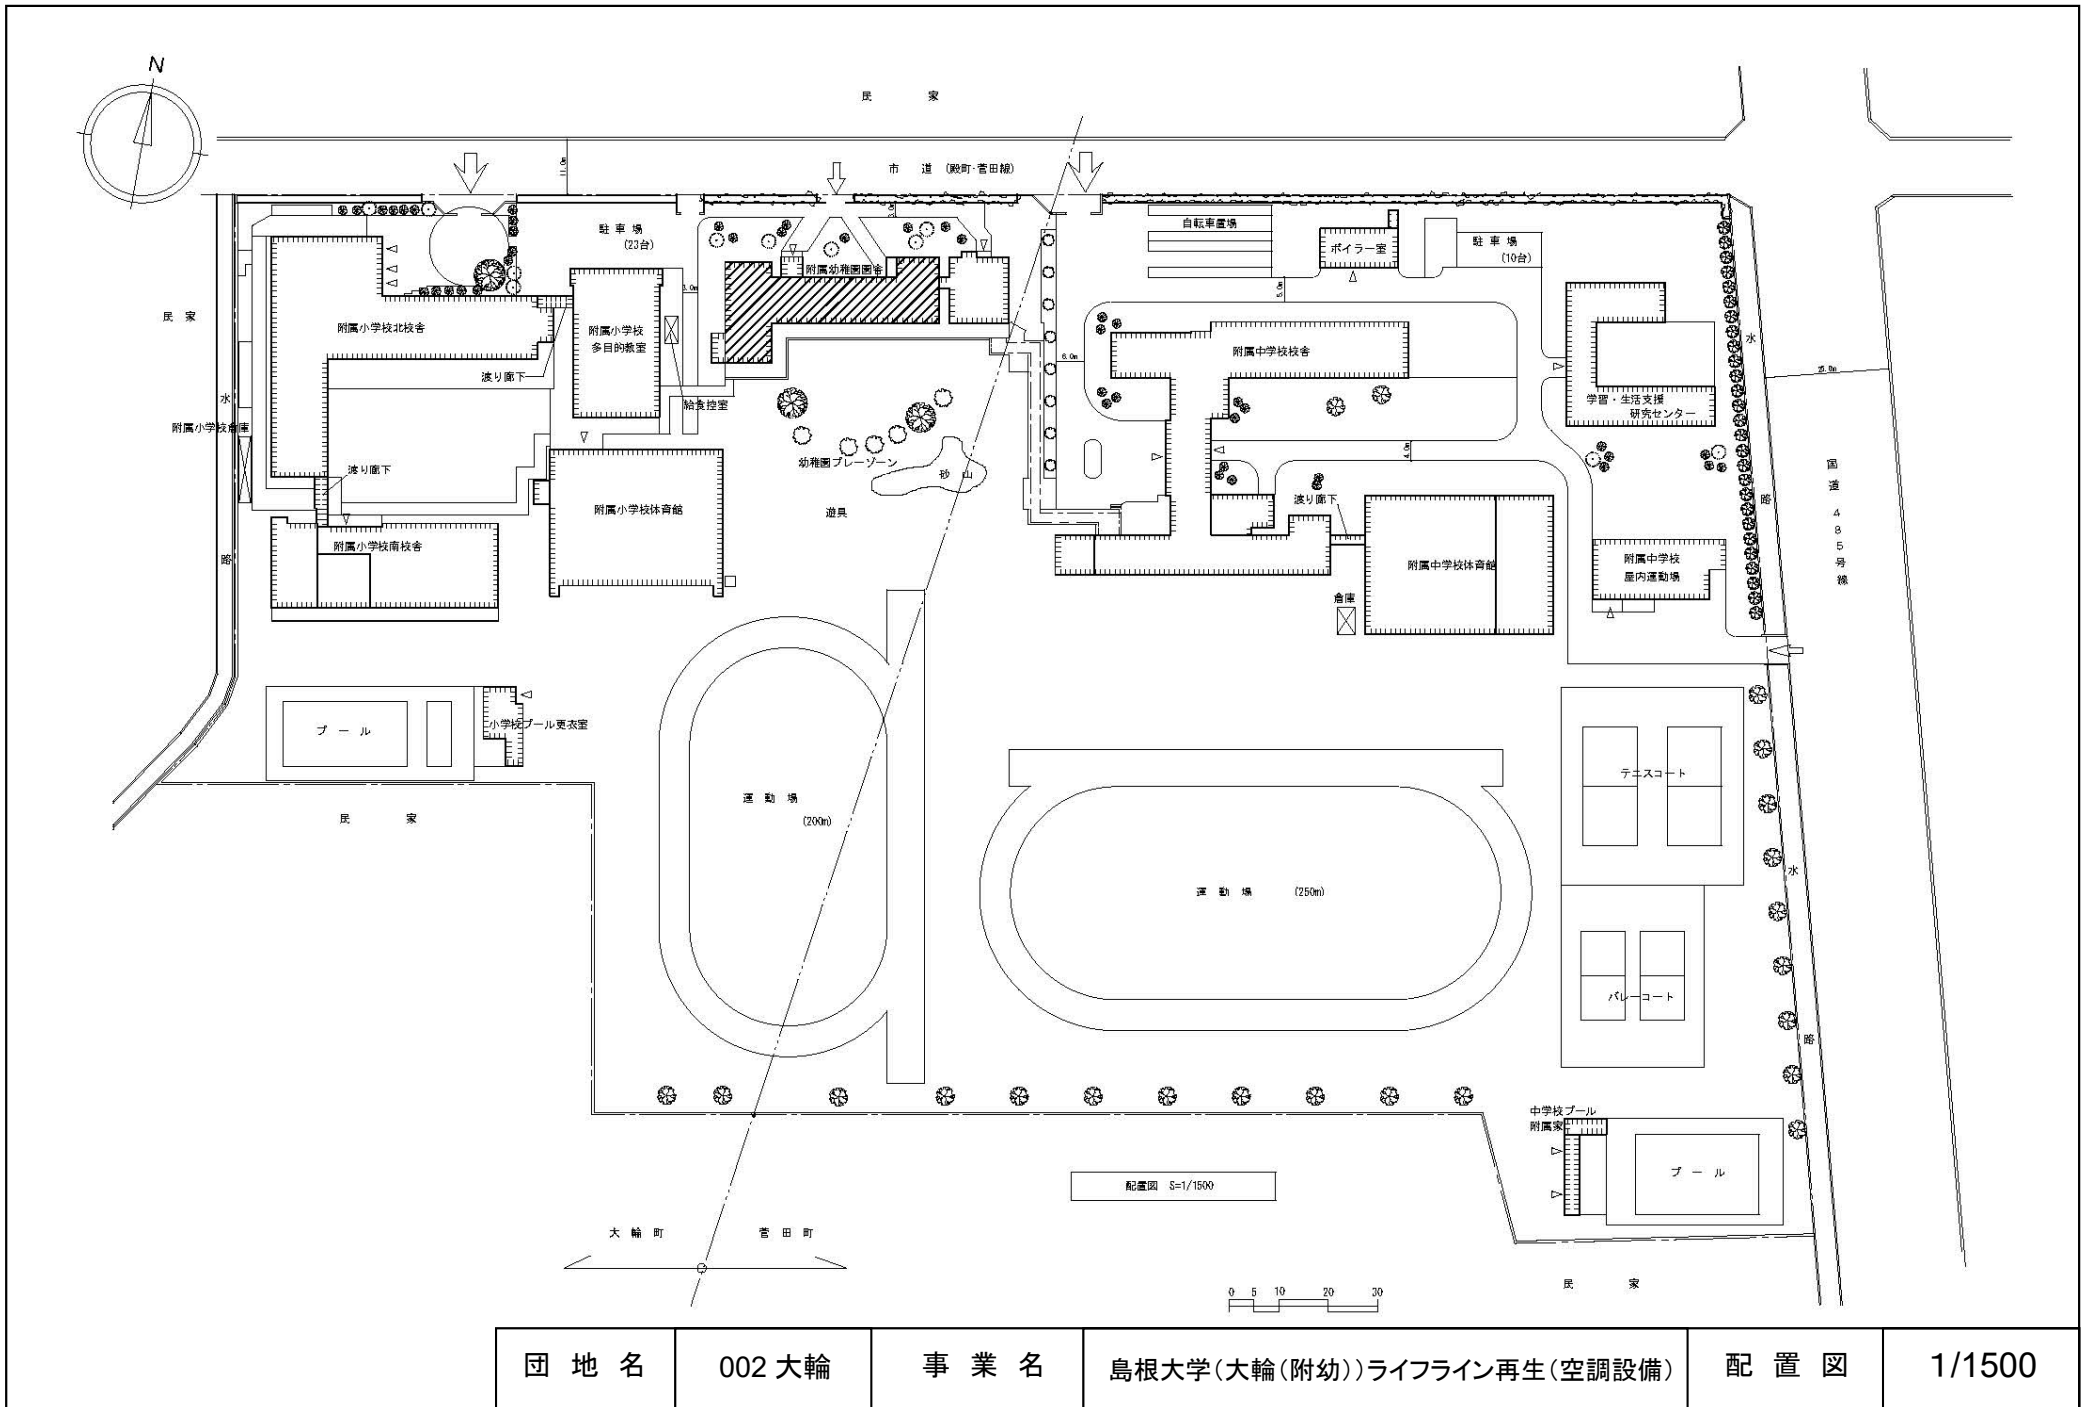

 

東広島団地位置図

N


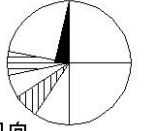


冬季主風向

夏季主風向



団地名	060東広島	事業名	広島大学(東広島(附幼)) ライフライン再生(空調設備)	配置図	1/5000
-----	--------	-----	---------------------------------	-----	--------

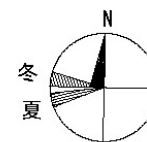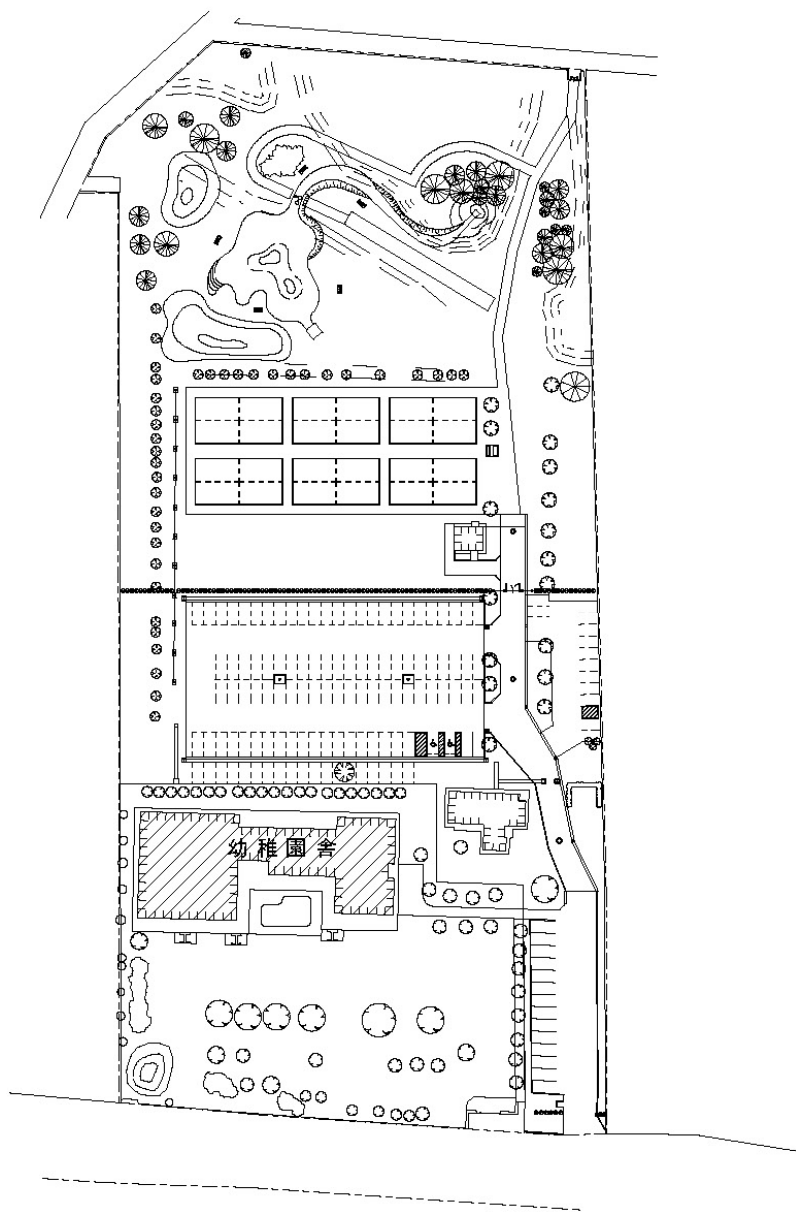

団地名	船塚2団地	事業名	宮崎大学(船塚(附幼))ライフライン再生(空調設備)	配置図	1/1500
-----	-------	-----	----------------------------	-----	--------