



令和元年度国立大学法人等施設整備実施事業<補正予算>

建 物 配 置 図

※ 縮尺は目安であり、厳密な数値を示すものではありません。

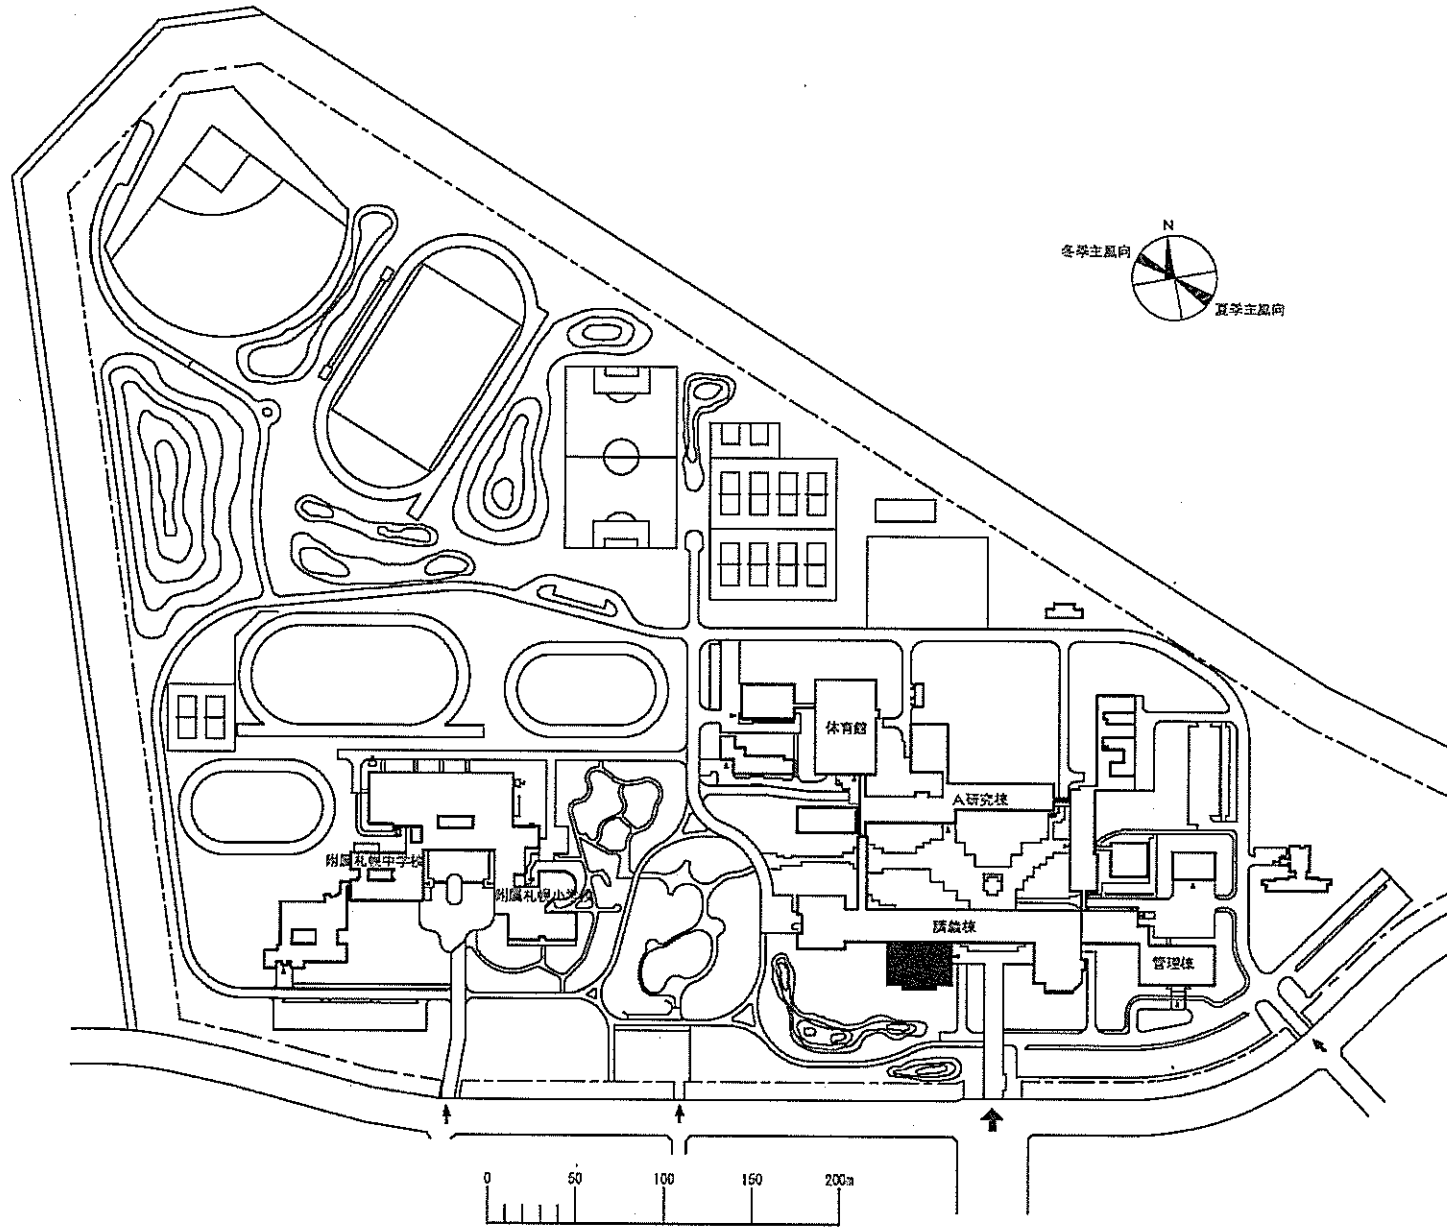


団地名	029 札幌あいの里	事業名	北海道教育大学(札幌あいの里)図書館改修	配置図	1/4000
-----	------------	-----	----------------------	-----	--------

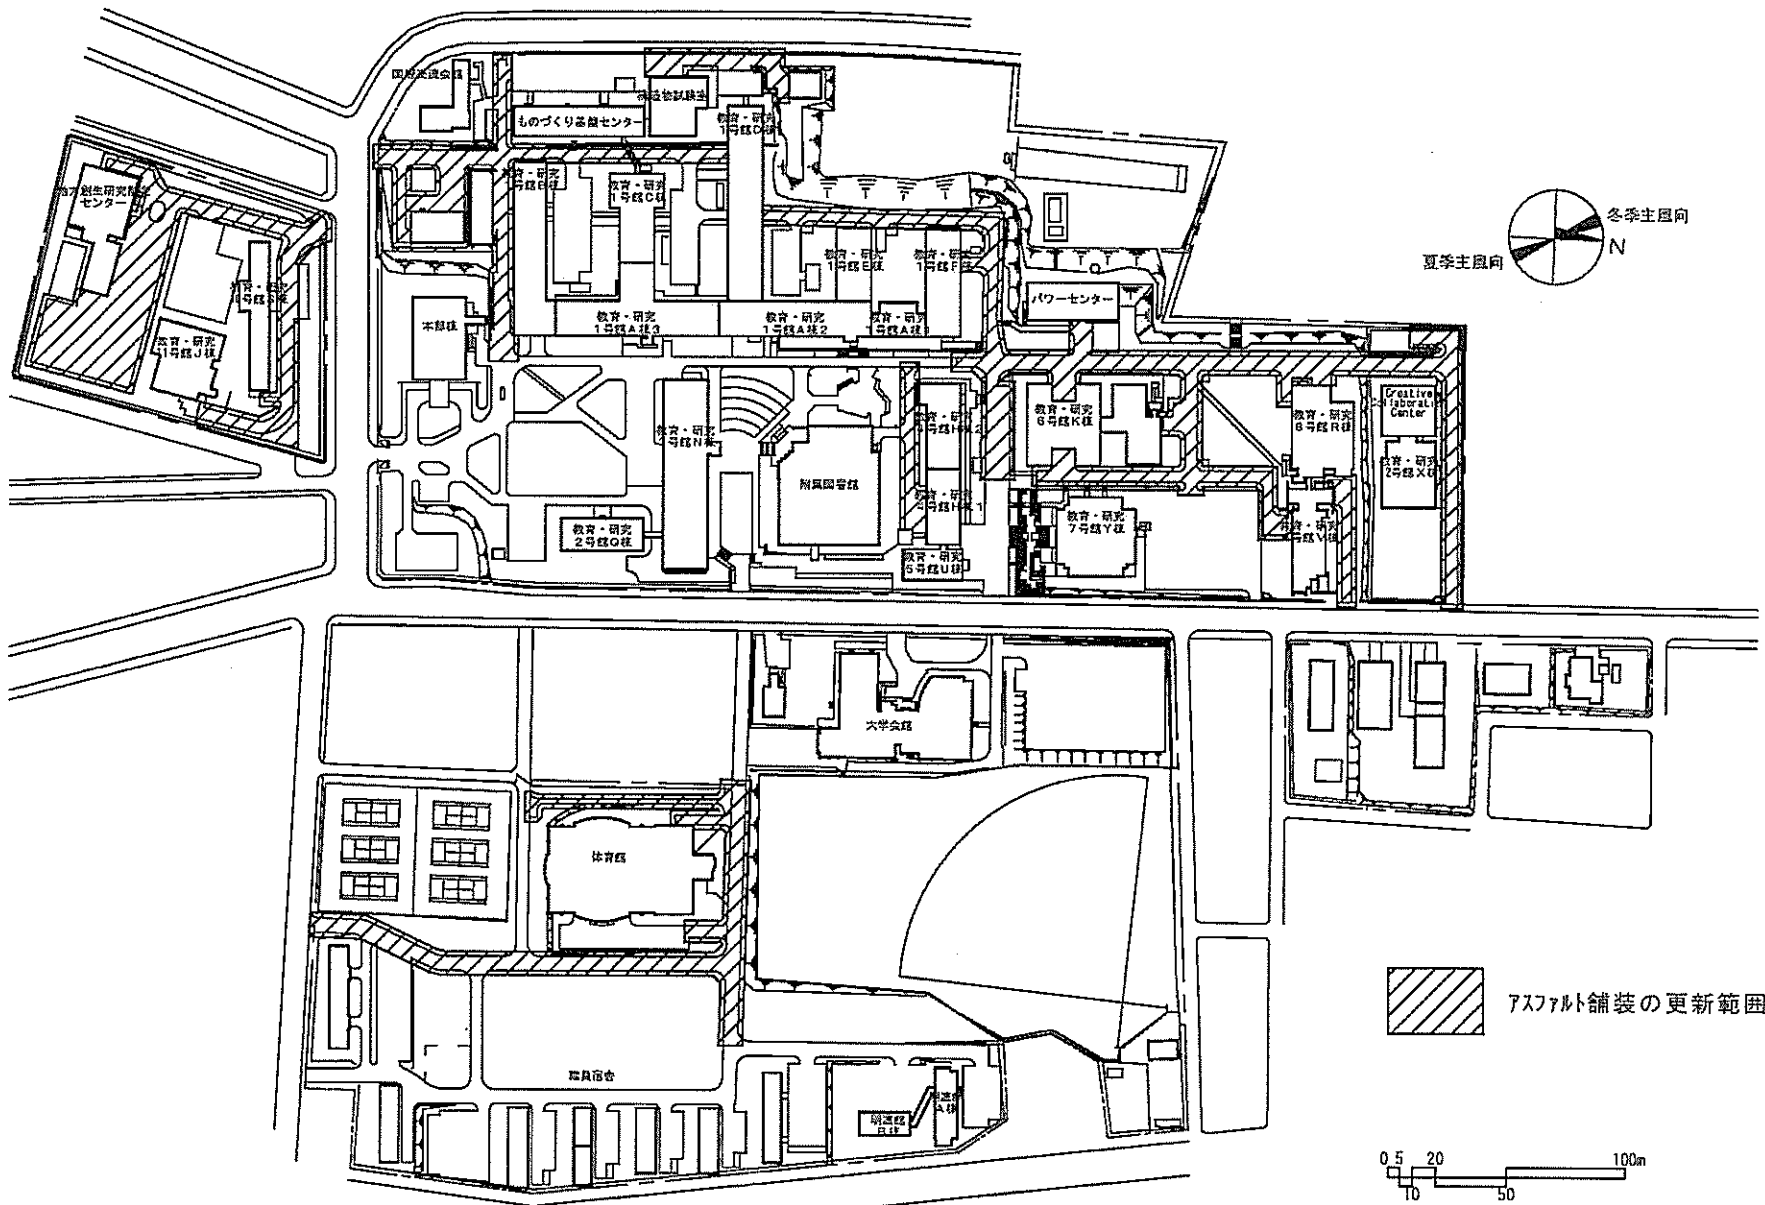



団地名	001 水元	事業名	室蘭工業大学(水元)基幹・環境整備(道路整備)	配置図	1/3000
-----	--------	-----	-------------------------	-----	--------




アスファルト舗装および
屋外排水設備更新範囲

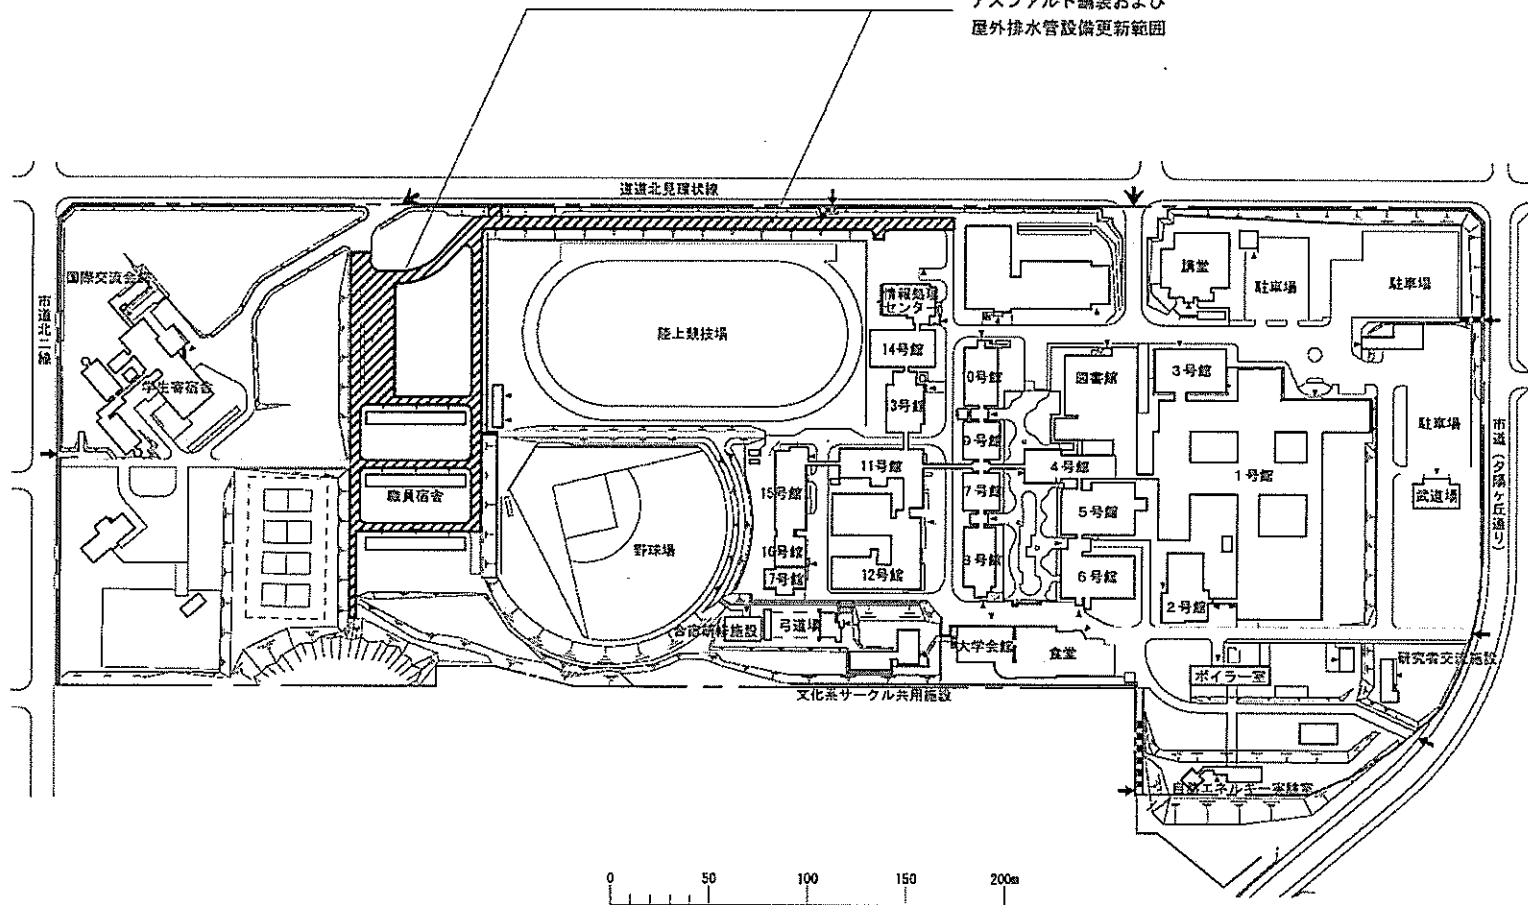


団地名	001公園町	事業名	北見工業大学(公園町)基幹・環境整備Ⅳ(道路整備)	配置図	1/3600
-----	--------	-----	---------------------------	-----	--------

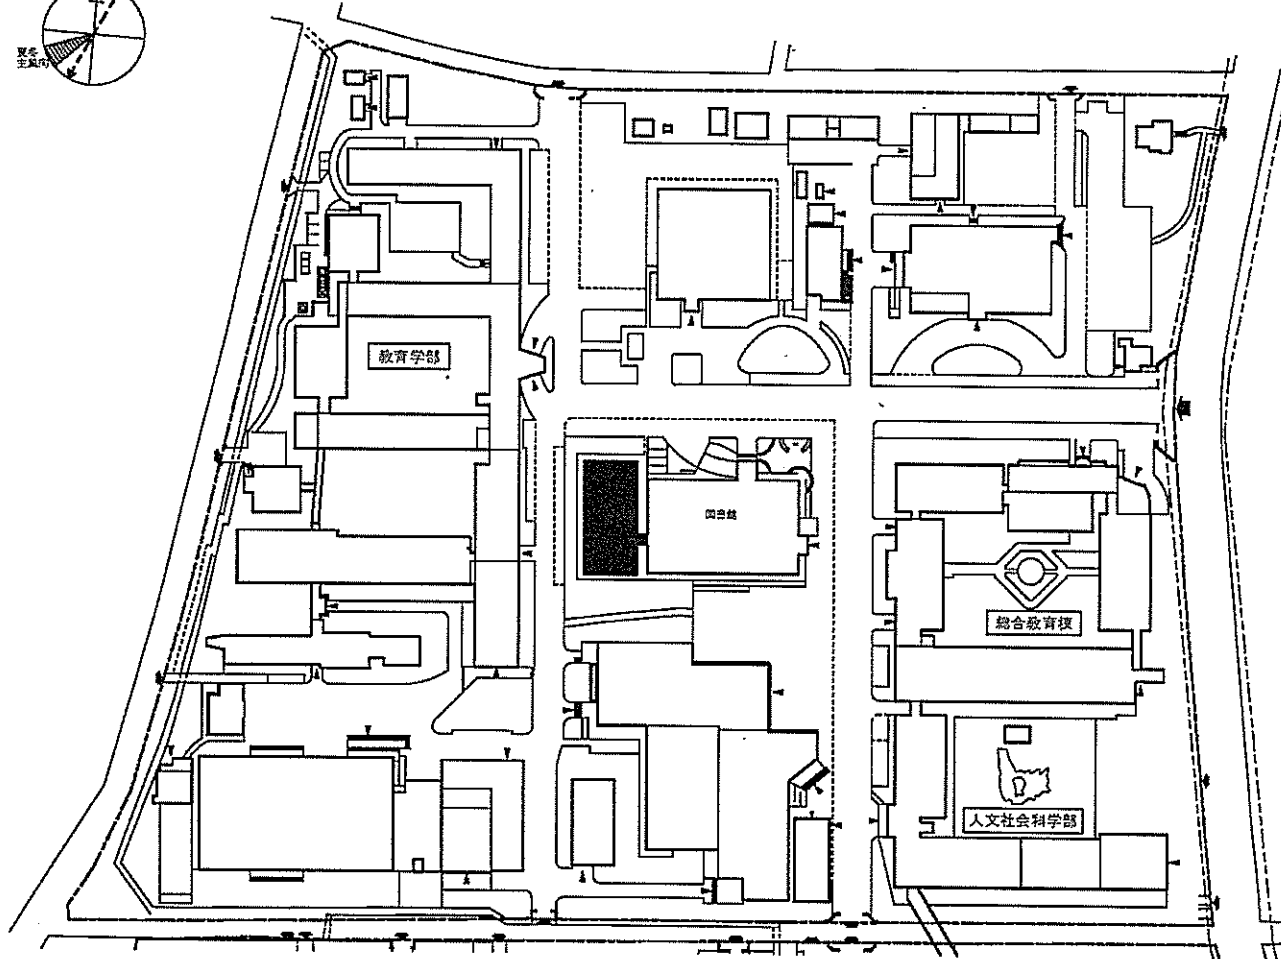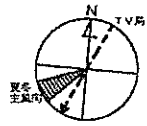

団地名	001 文京町	事業名	弘前大学(文京町)図書館改修	配置図	1/2,000
-----	---------	-----	----------------	-----	---------

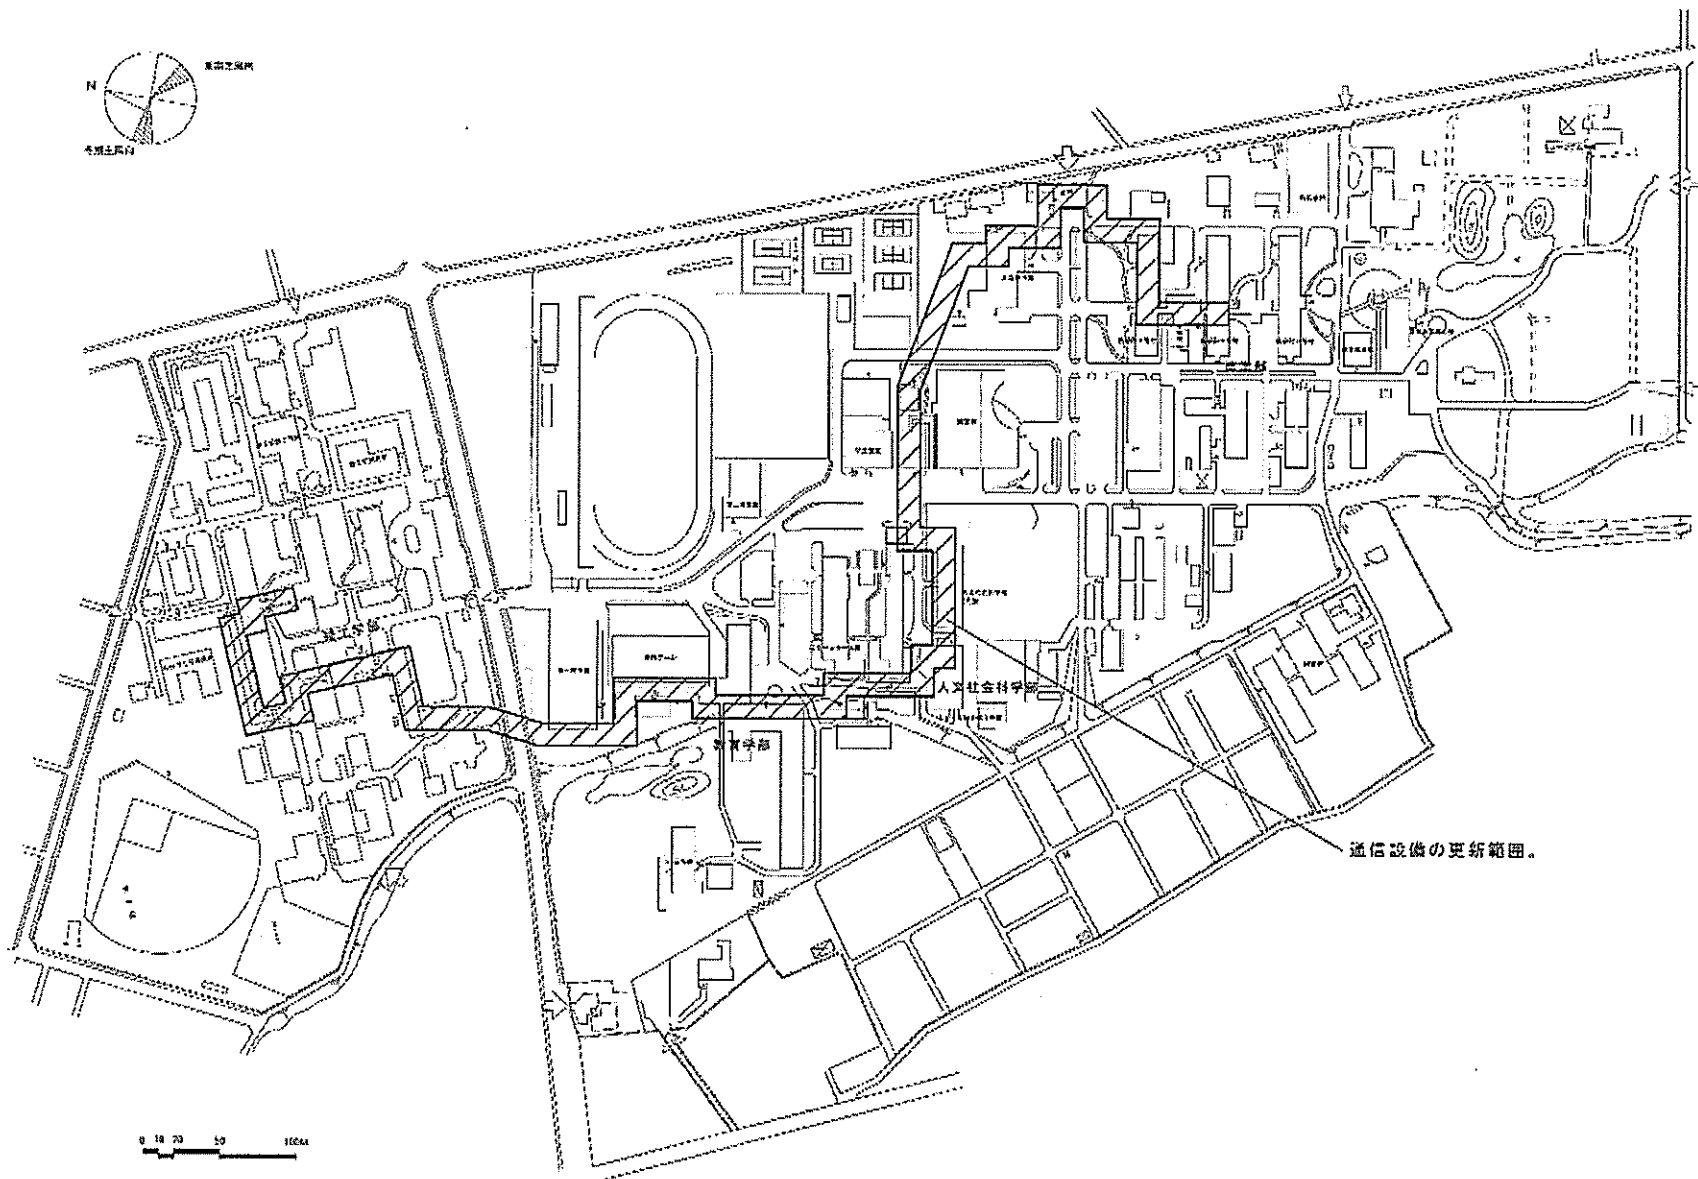

団地名	001 上田	事業名	岩手大学(上田)ライフライン再生(通信設備)	配置図	1/4,500
-----	--------	-----	------------------------	-----	---------

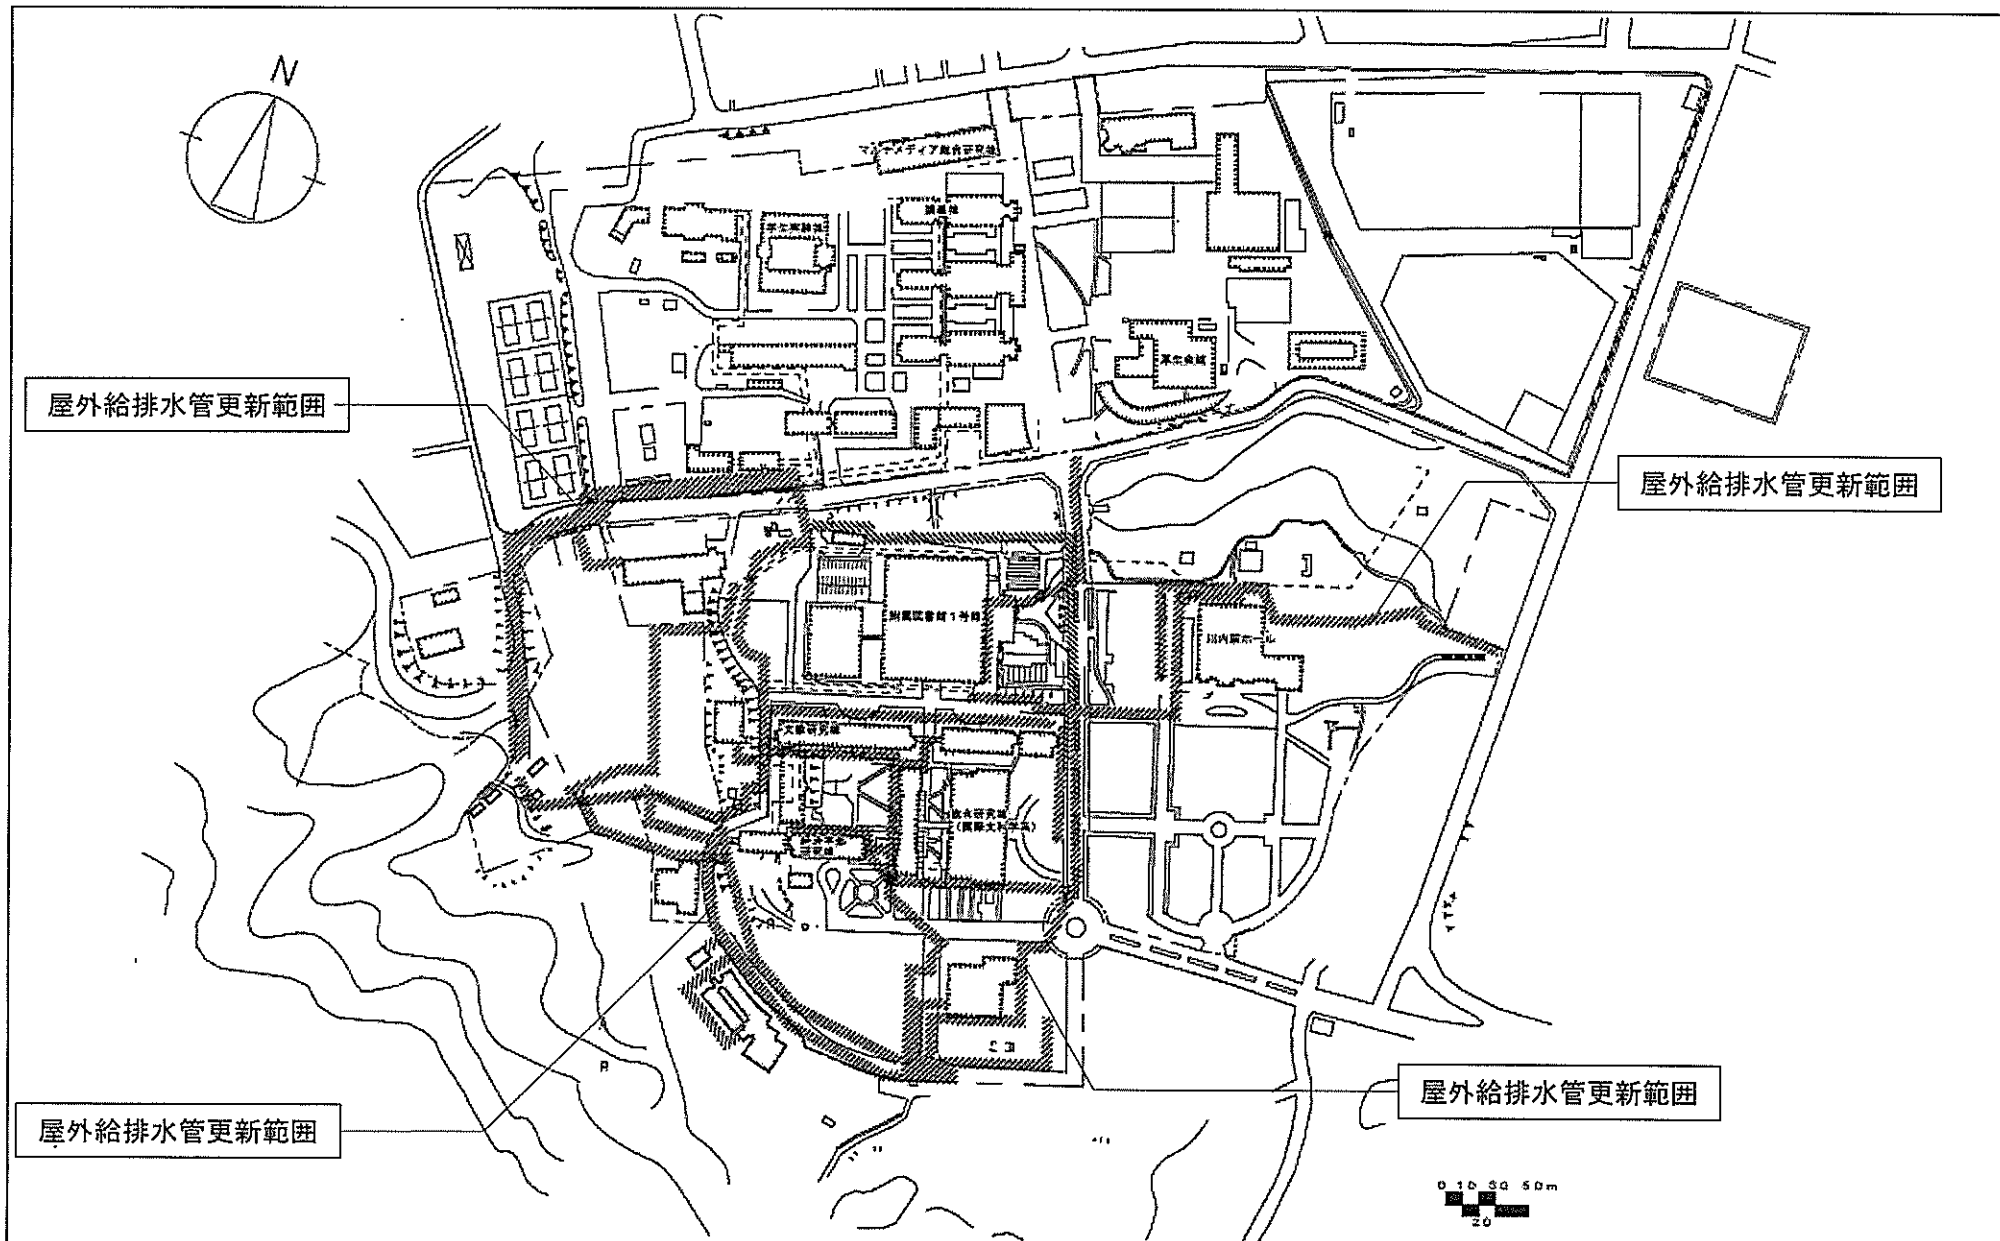


(川内他)ライフライン再生(給排水設備)

団地名	007 川内	事業名	東北大学(川内)ライフライン再生(給排水設備)	配置図	1/5,000
-----	--------	-----	-------------------------	-----	---------


屋外給排水管更新範囲



屋外給排水管更新範囲


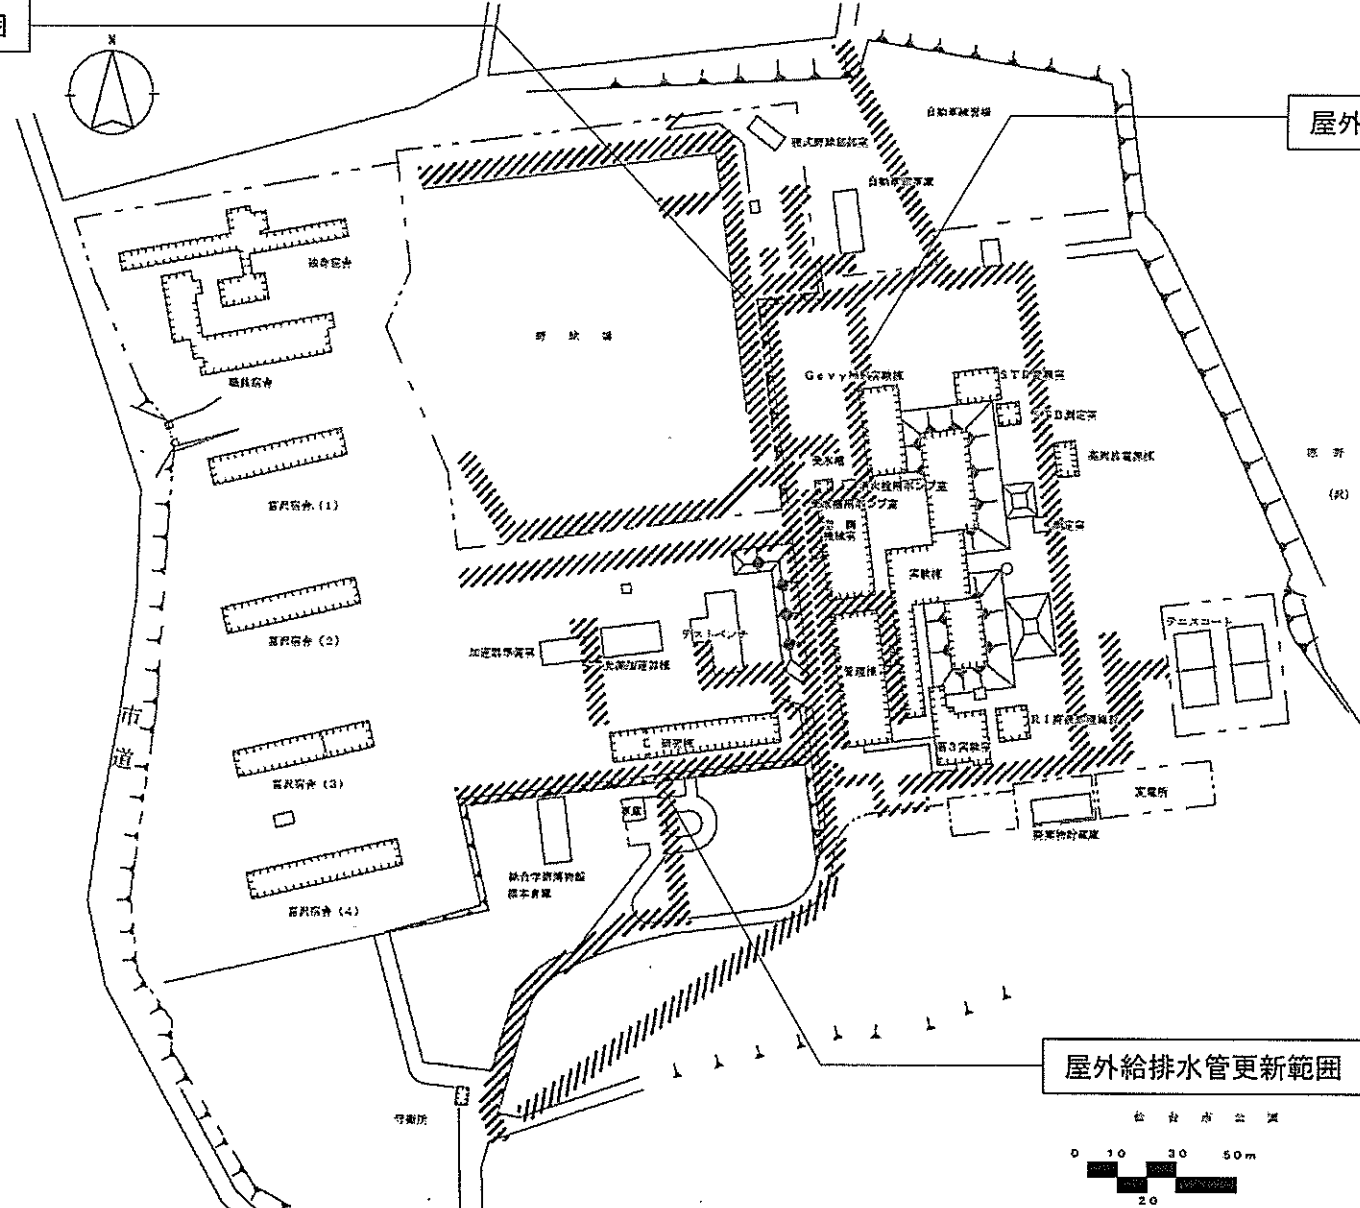


屋外給排水管更新範囲

 


(川内他)ライフライン再生(給排水設備)


団地名	017 富沢	事業名	東北大学(富沢)ライフライン再生(給排水設備)	配置図	1/2, 500
-----	--------	-----	-------------------------	-----	----------

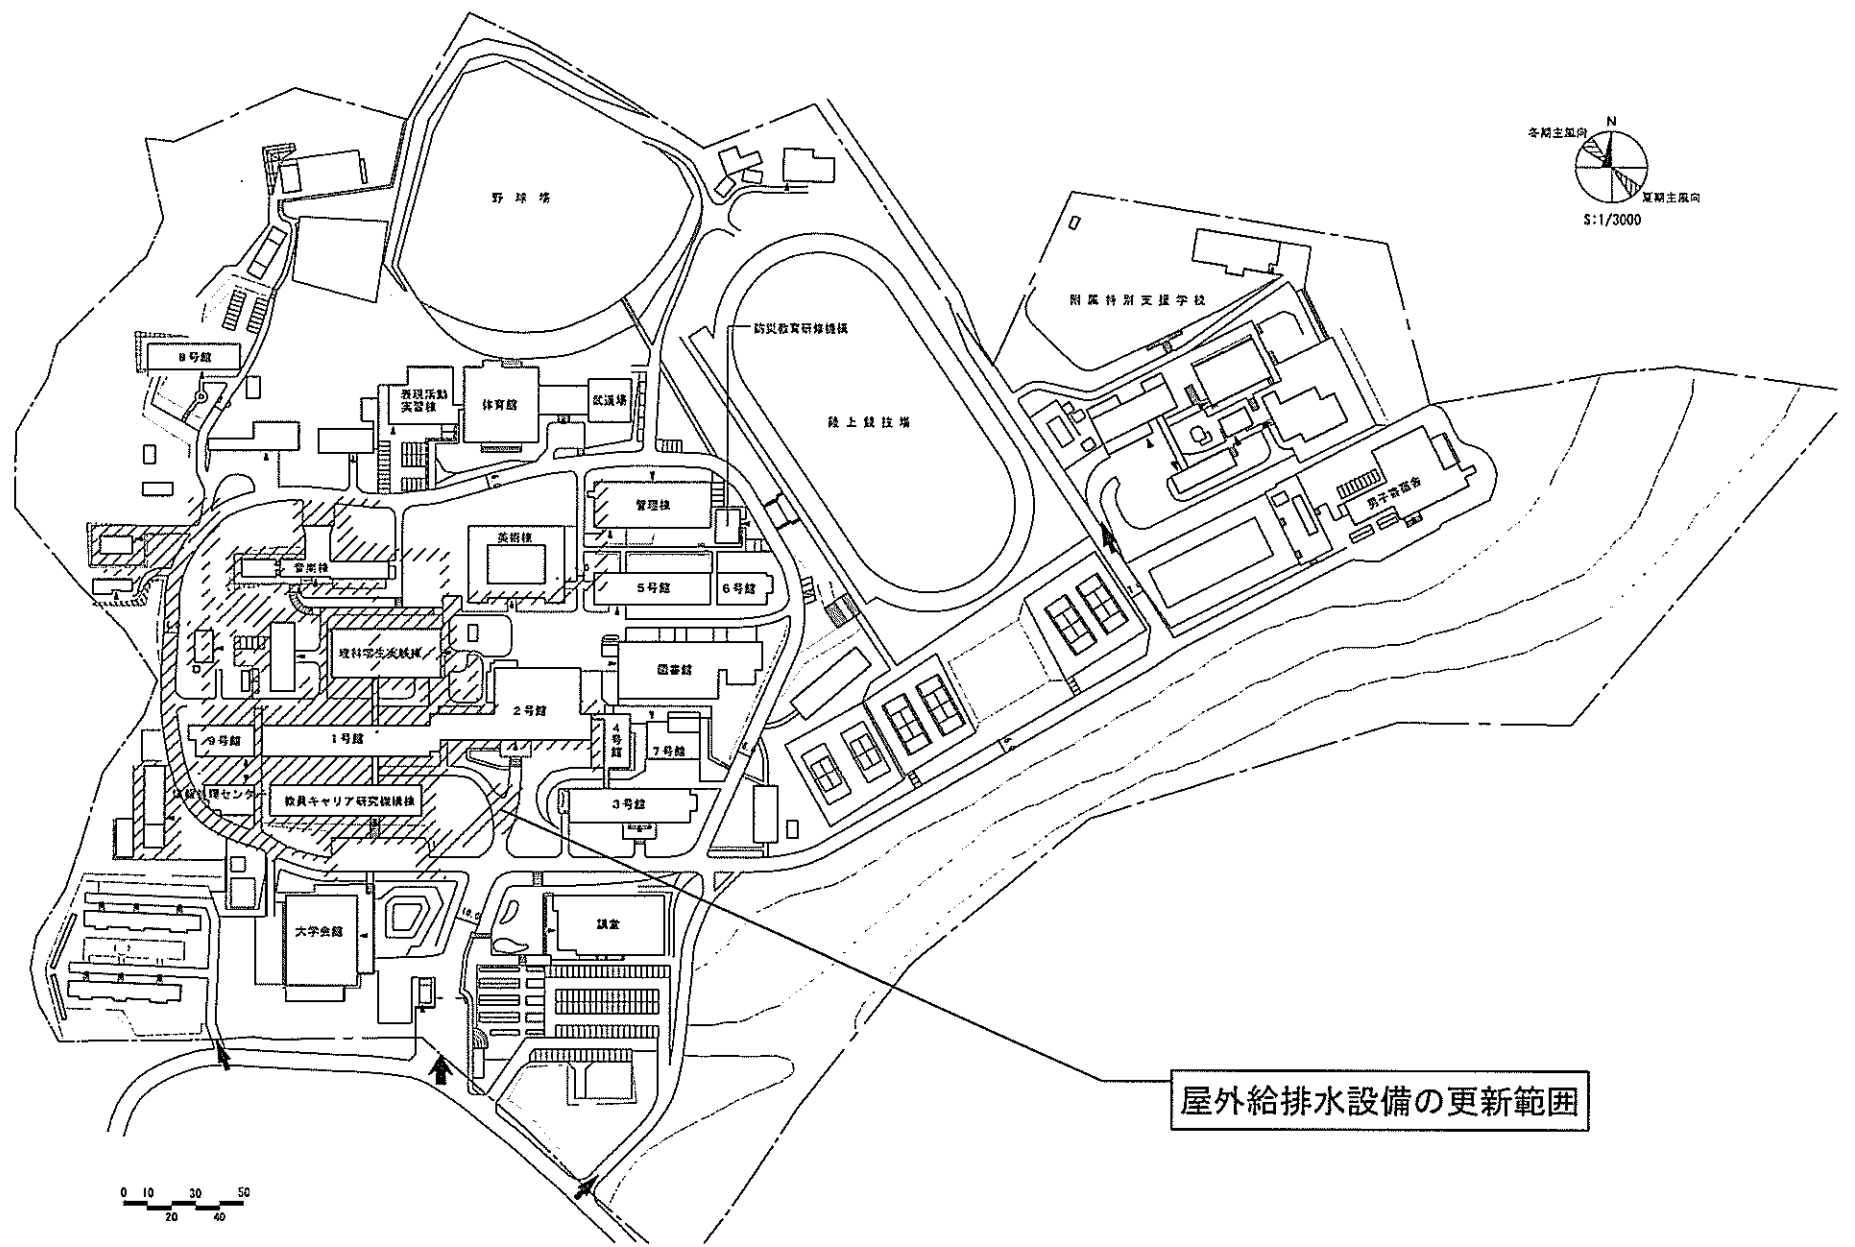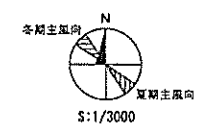

屋外給排水設備の更新範囲

 


団地名	001 青葉山	事業名	宮城教育大学(青葉山) ライフライン再生(給排水設備)	配置図	1/3000
-----	---------	-----	--------------------------------	-----	--------

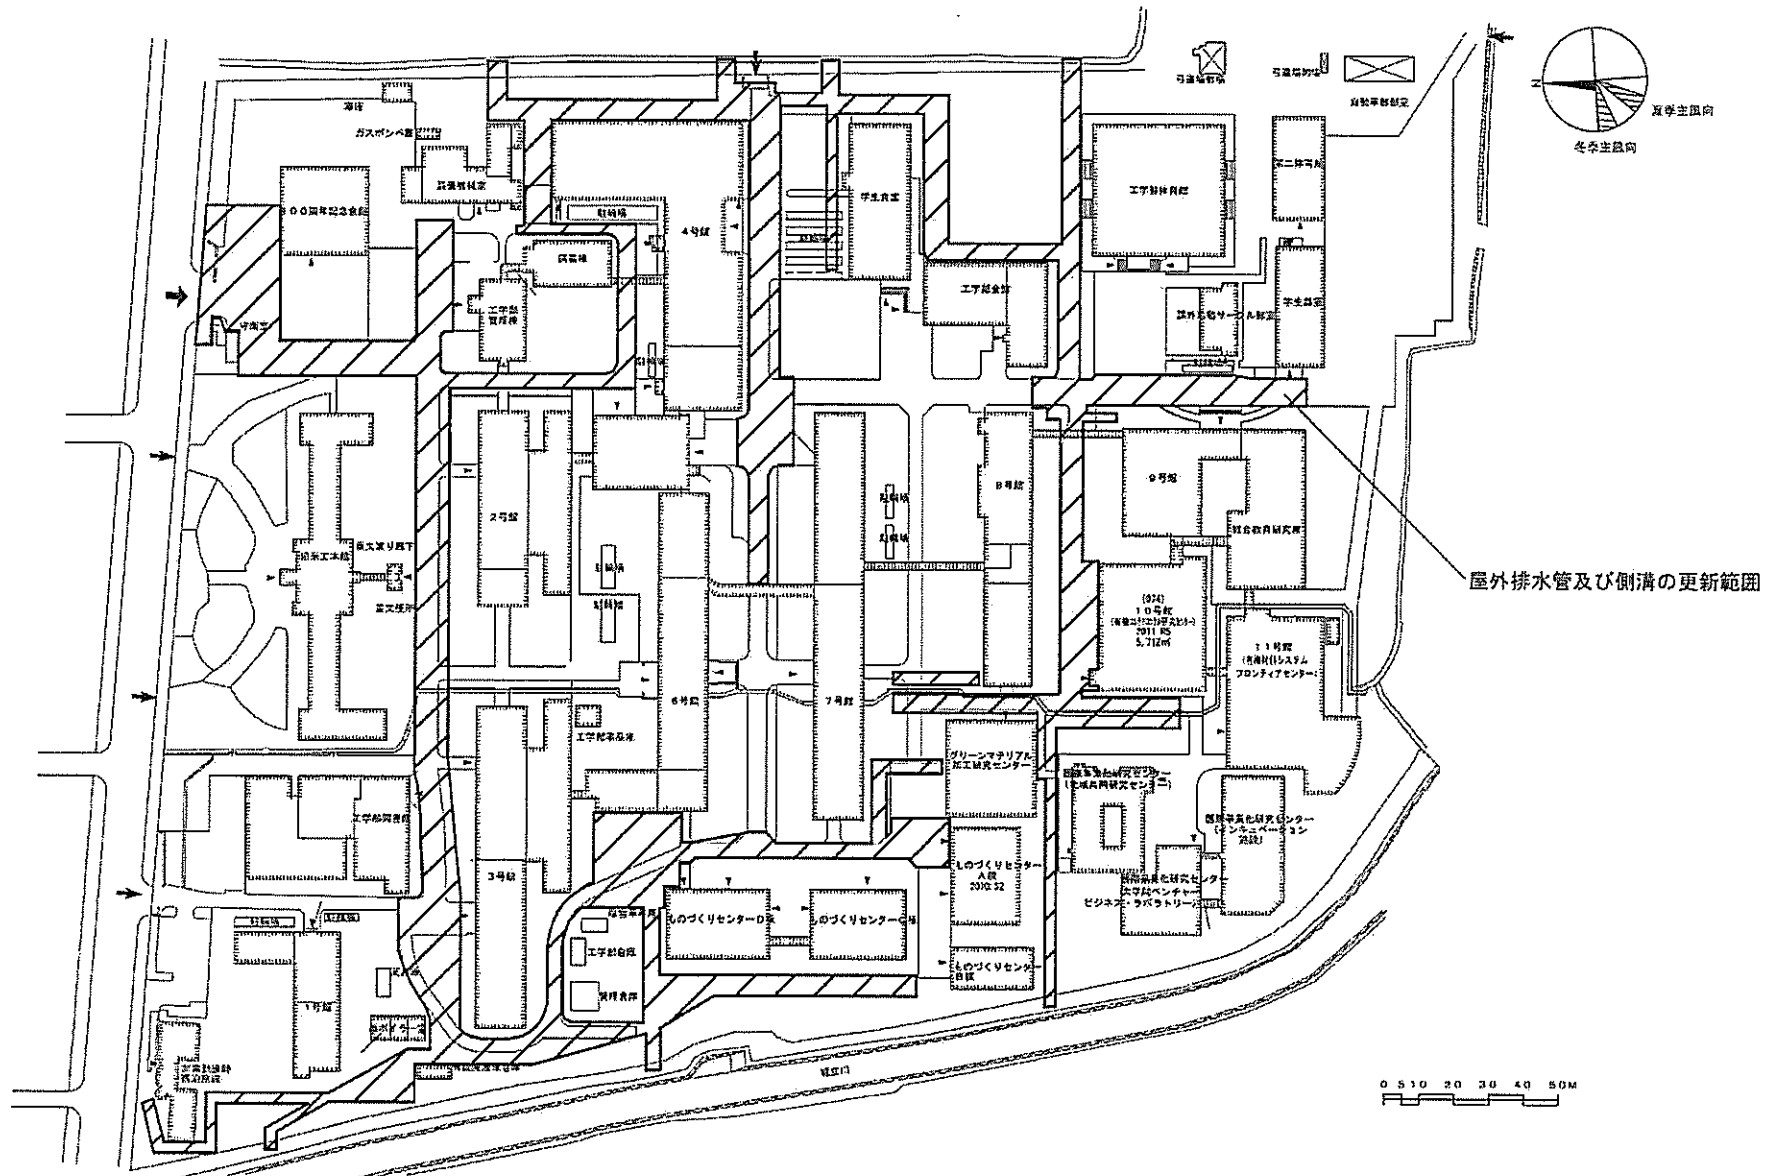


団地名	007 米沢	事業名	山形大学(米沢)ライフライン再生(給排水設備)	配置図	1/2000
-----	--------	-----	-------------------------	-----	--------





給排水設備更新範囲

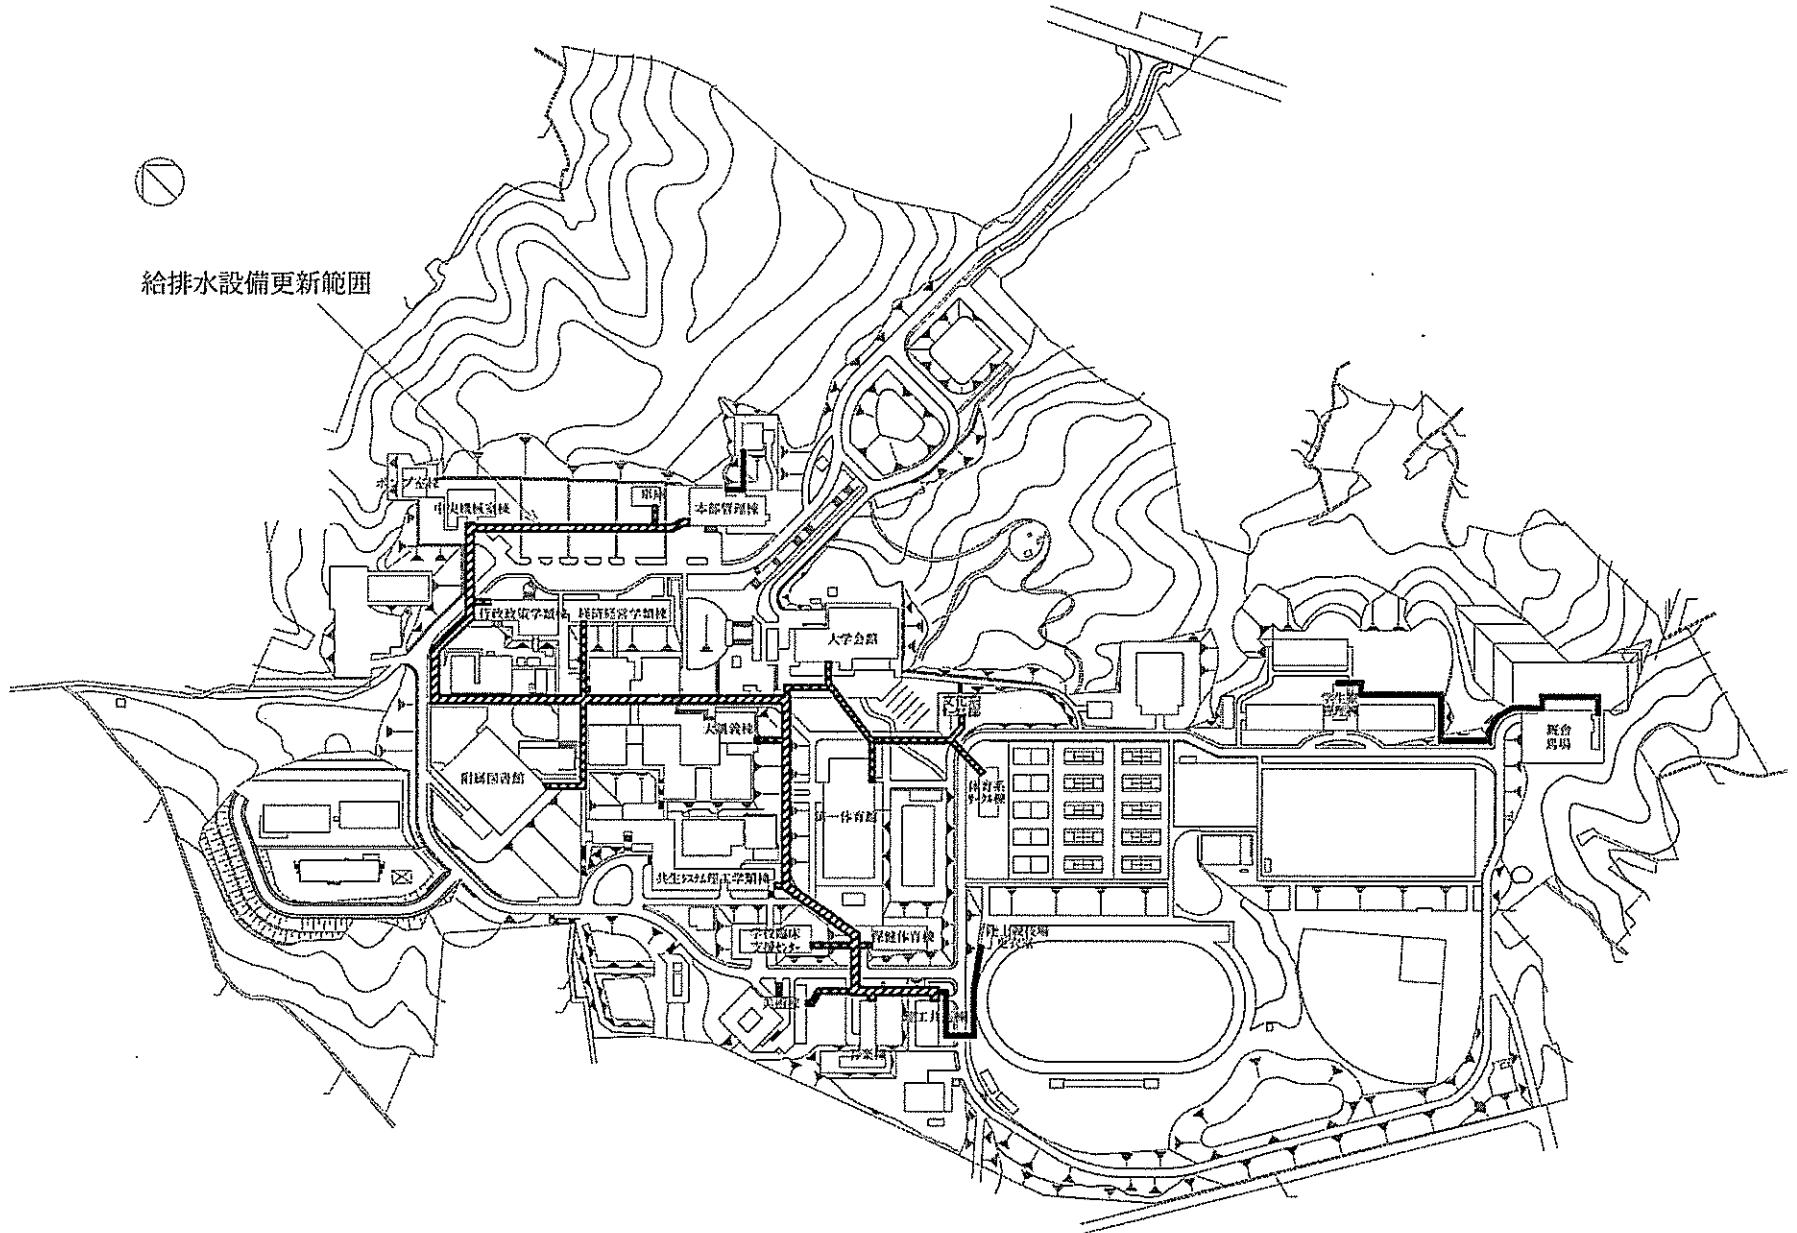


団地名	016 金谷川	事業名	福島大学(金谷川)ライフライン再生(給排水設備)	配置図	1/4, 000
-----	---------	-----	--------------------------	-----	----------

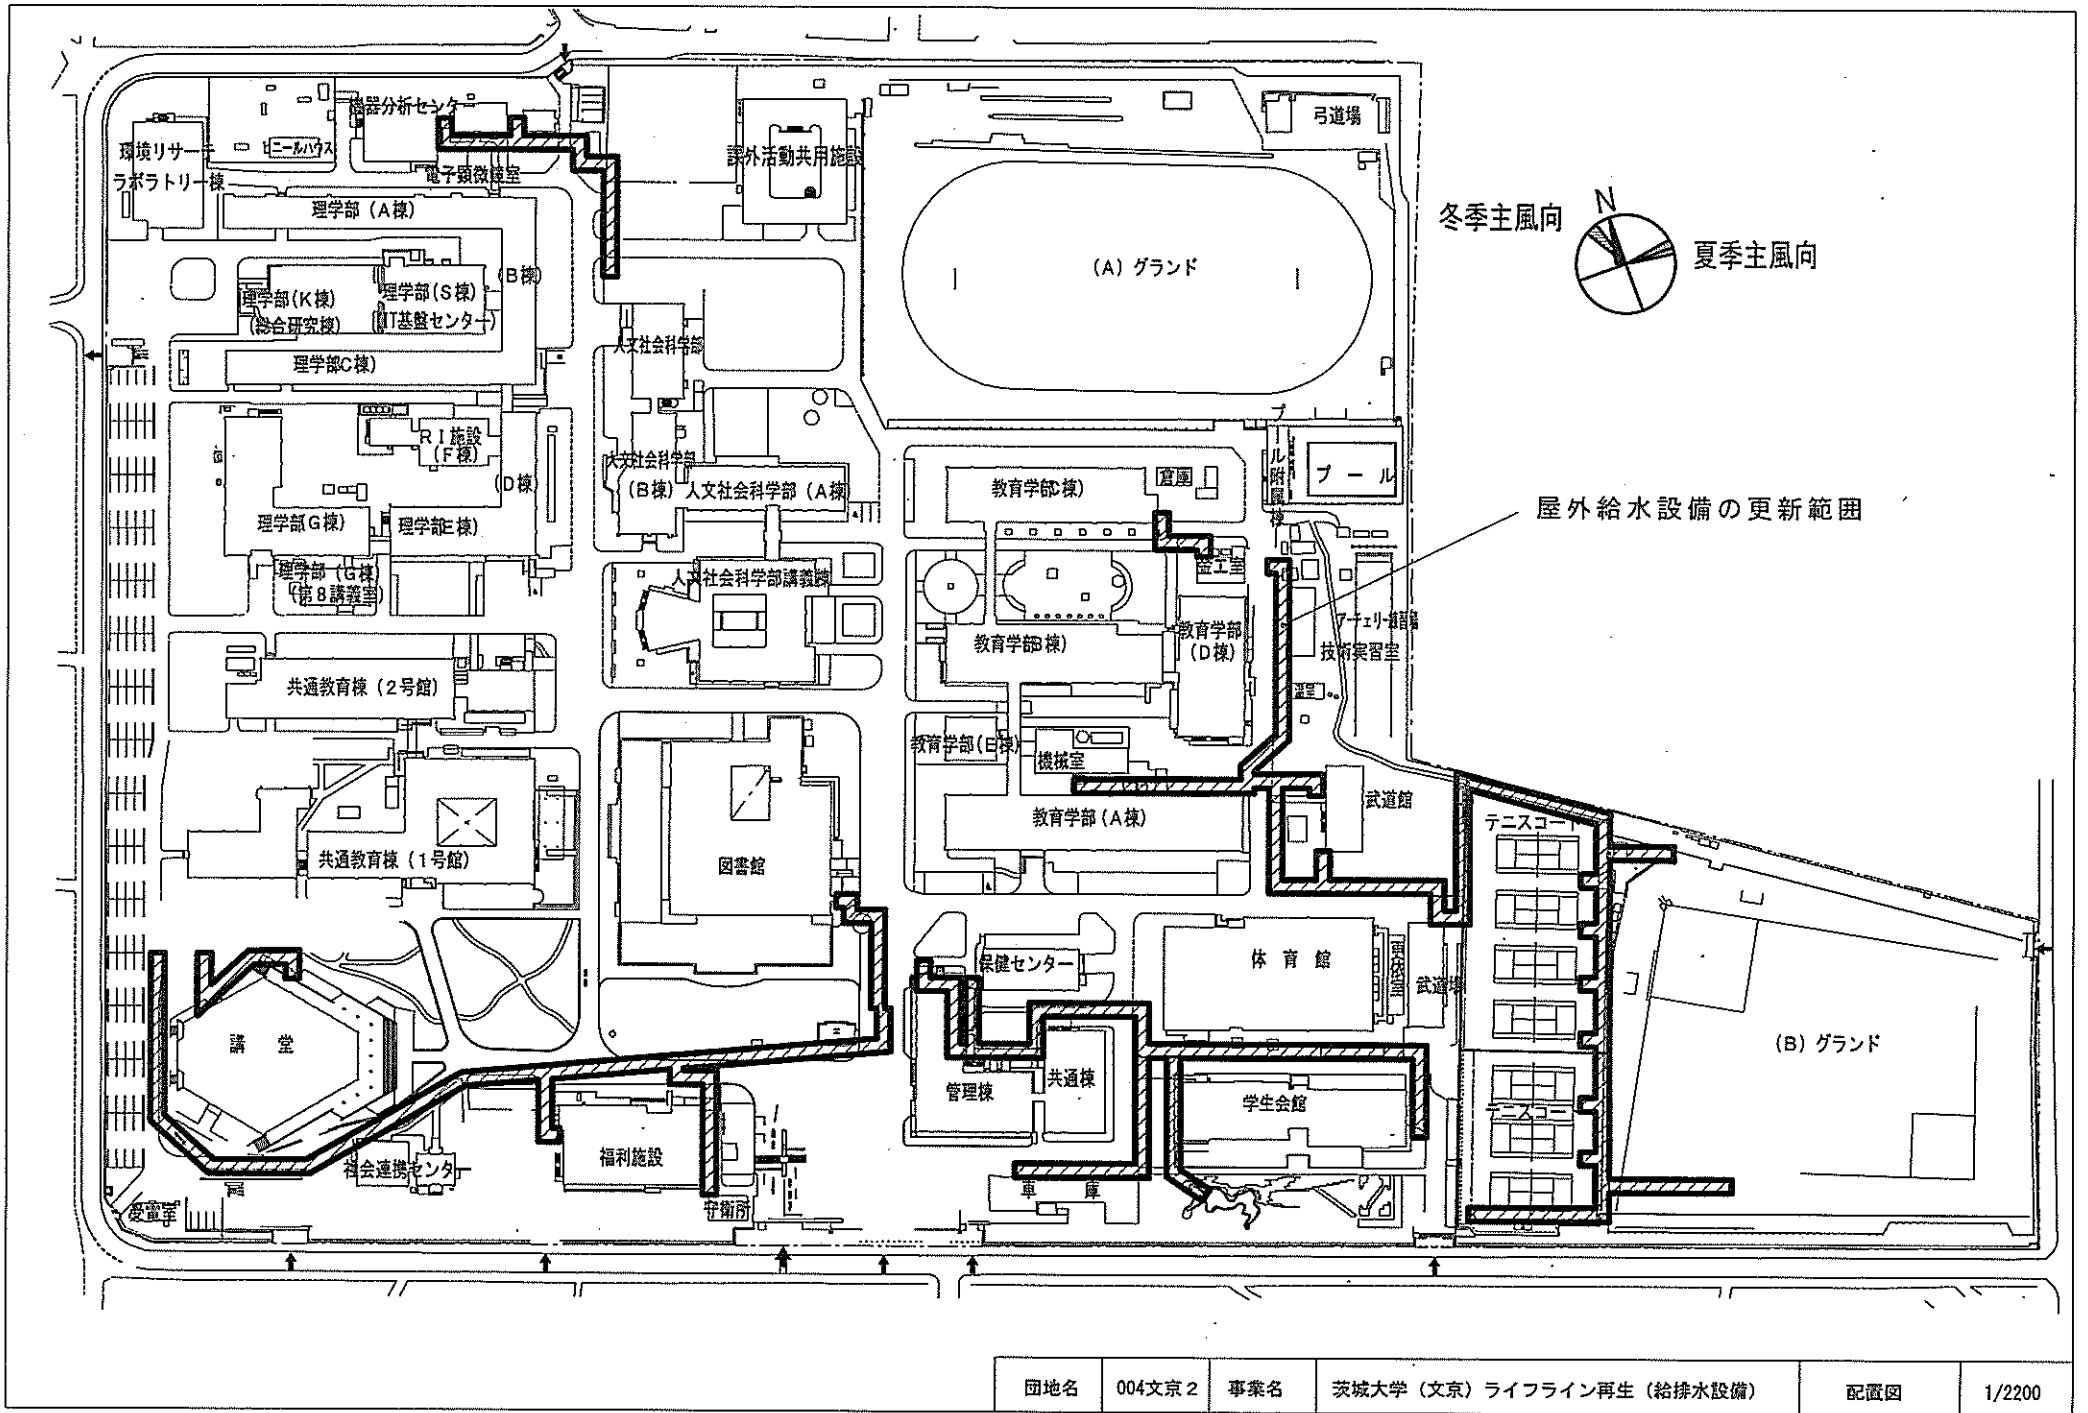

団地名	004文京2	事業名	茨城大学(文京)ライフライン再生(給排水設備)	配置図	1/2200
-----	--------	-----	-------------------------	-----	--------

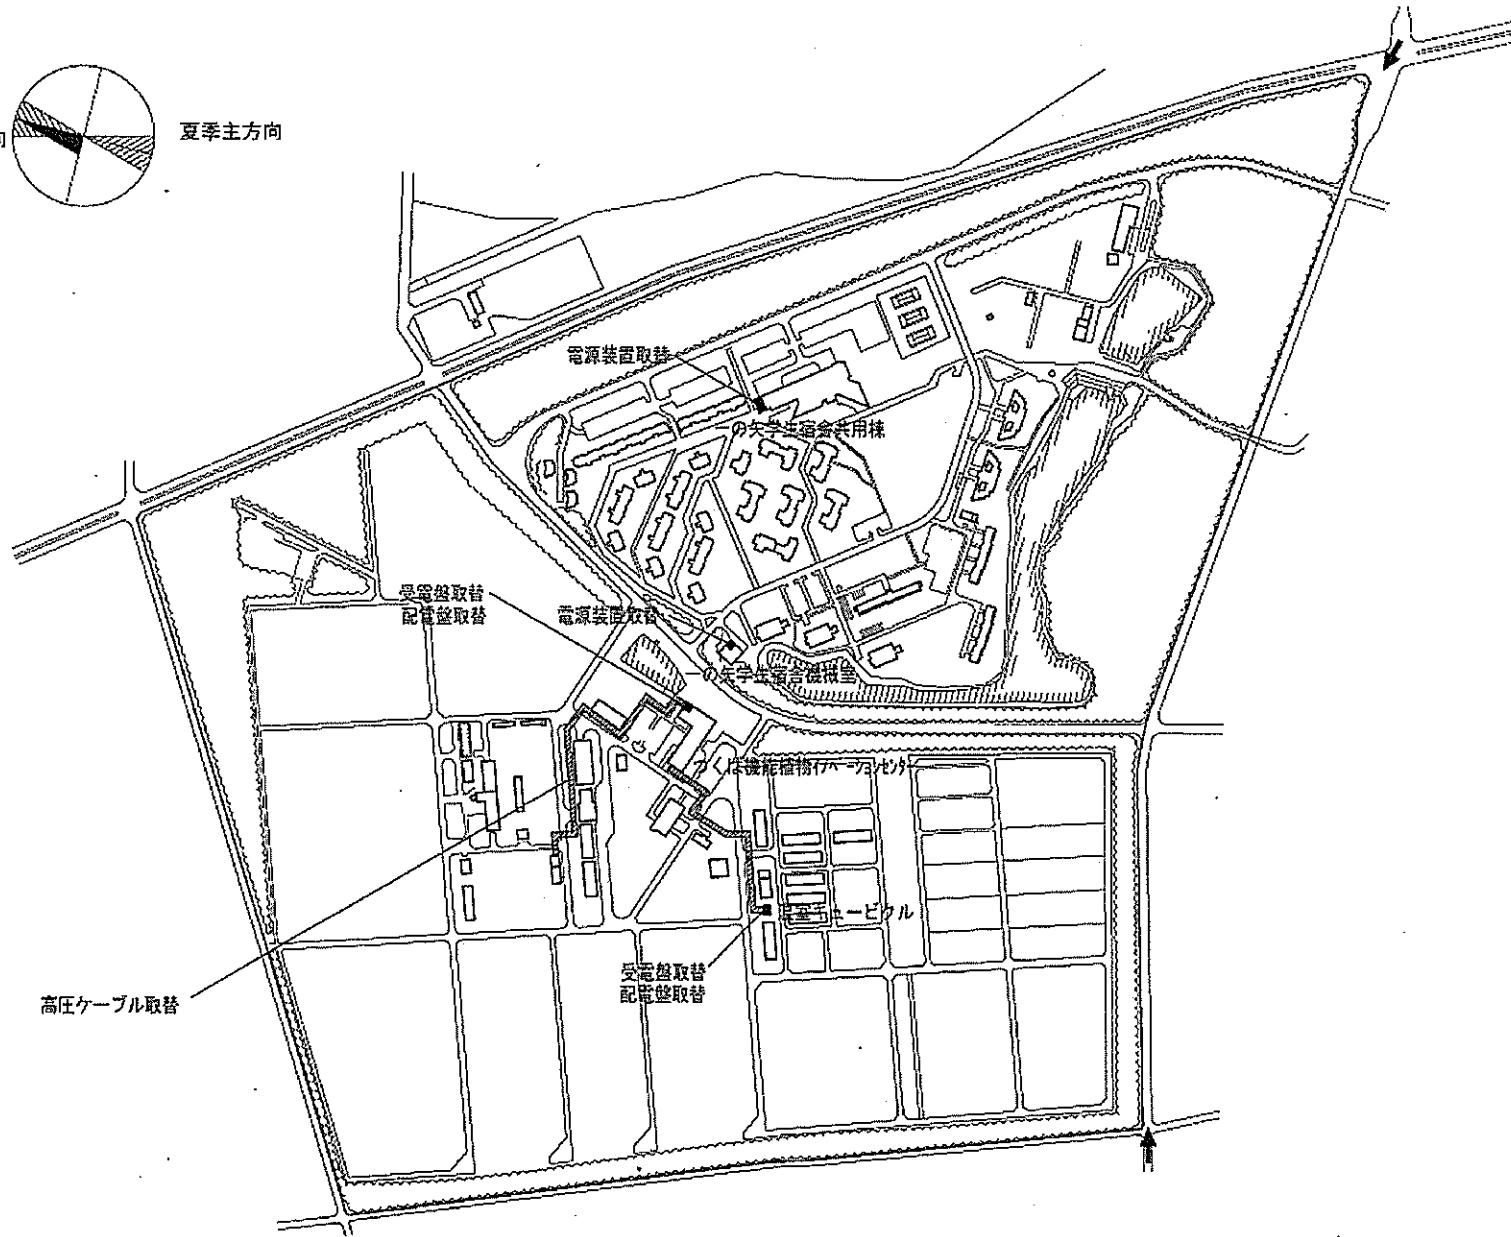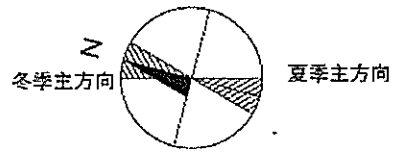


団地名	(001)北地区	事業名	筑波大学(筑波)ライフライン再生(電気設備)	配置図	1/6,000
-----	----------	-----	------------------------	-----	---------

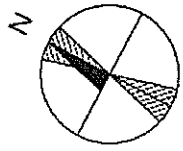

夏季主方向

高圧ケーブル取替

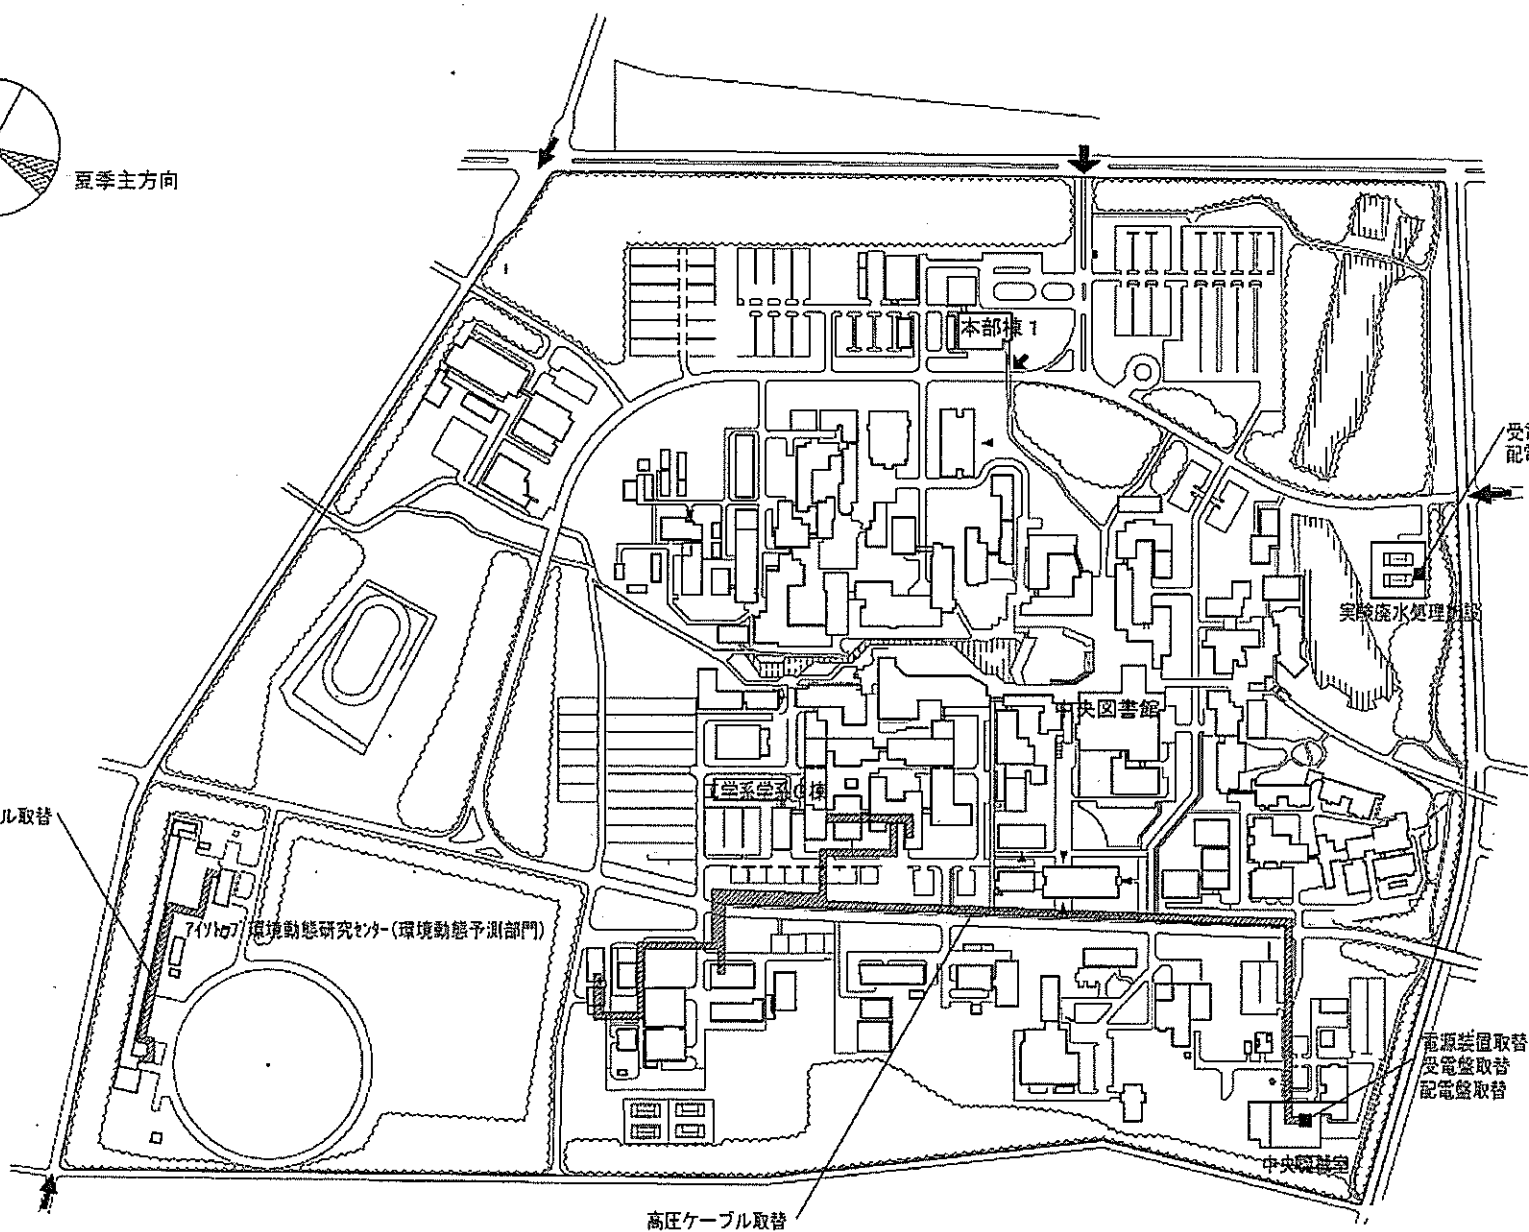

受電盤取替
配電盤取替

実験廃水処理施設

中央図書館

学系学室C棟


717107 環境動態研究センター(環境動態予測部門)

高圧ケーブル取替


電源装置取替
受電盤取替
配電盤取替

中央図書館

団地名	(002) 中地区	事業名	筑波大学(筑波)ライフライン再生(電気設備)	配置図	1/6,000
-----	-----------	-----	------------------------	-----	---------

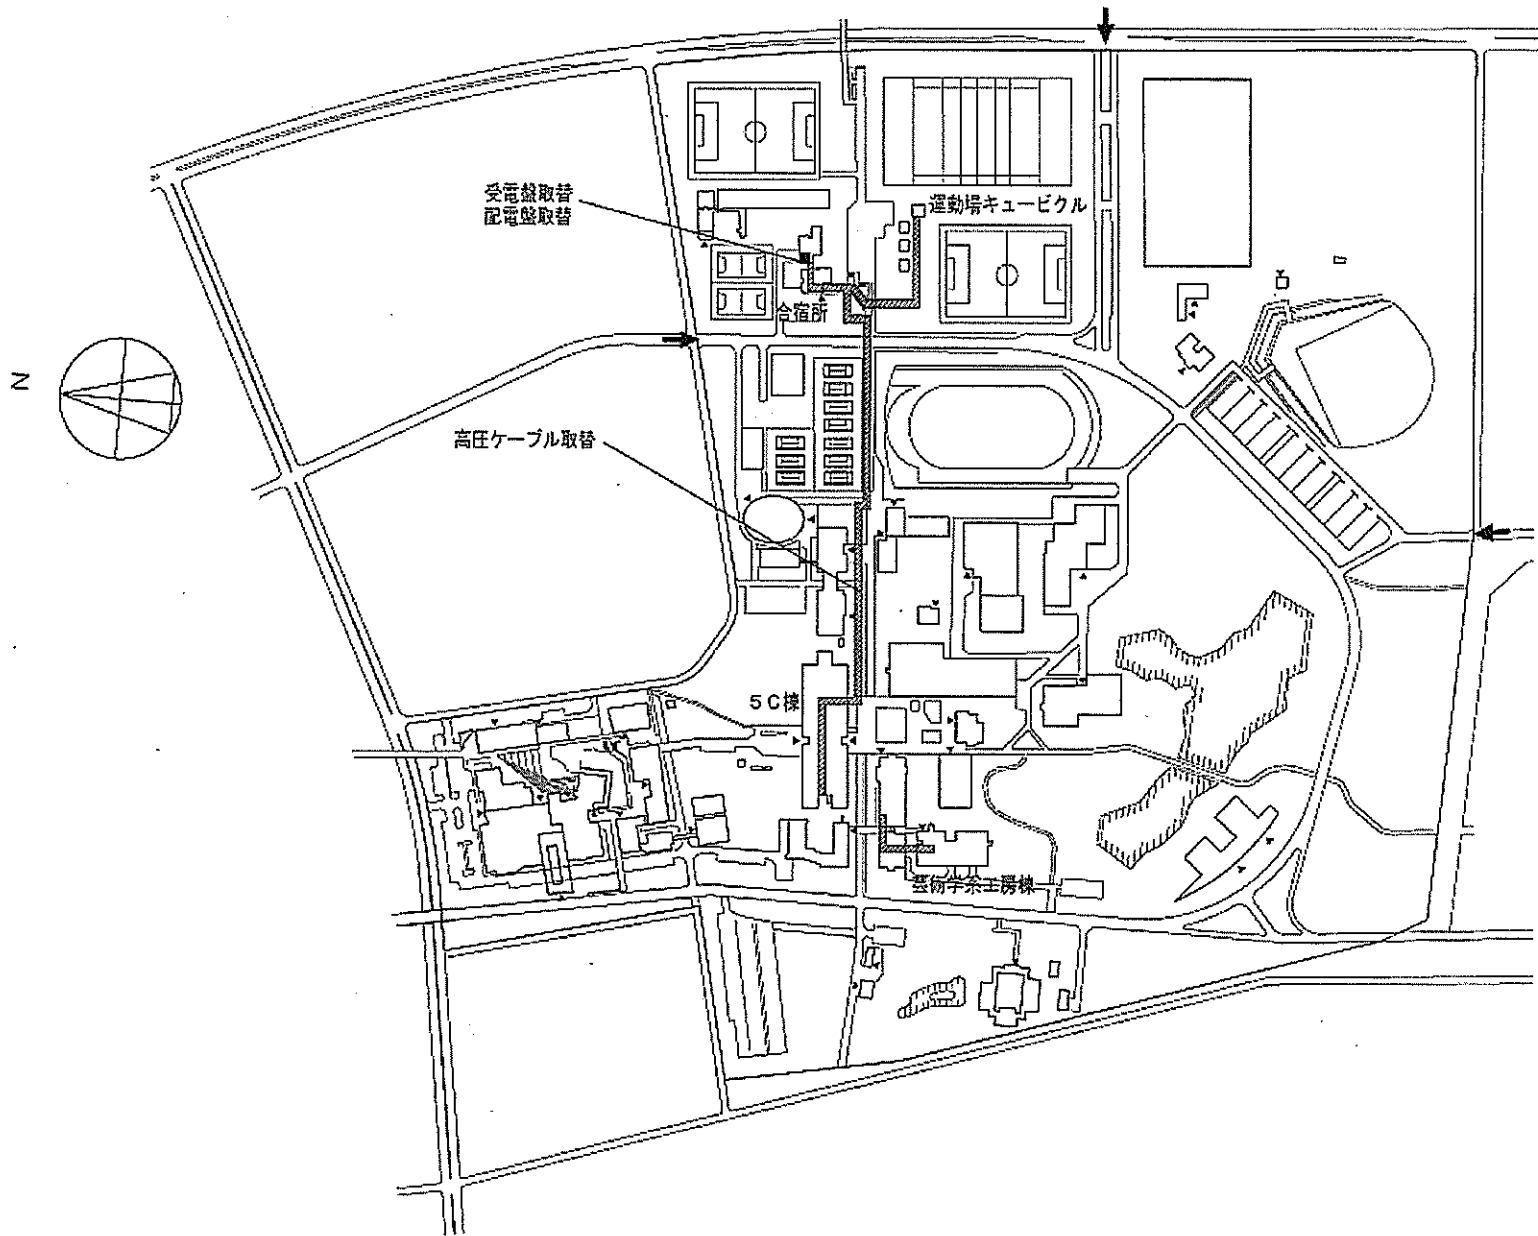


団地名	(003)南地区	事業名	筑波大学(筑波)ライフライン再生(電気設備)	配置図	1/6,000
-----	----------	-----	------------------------	-----	---------

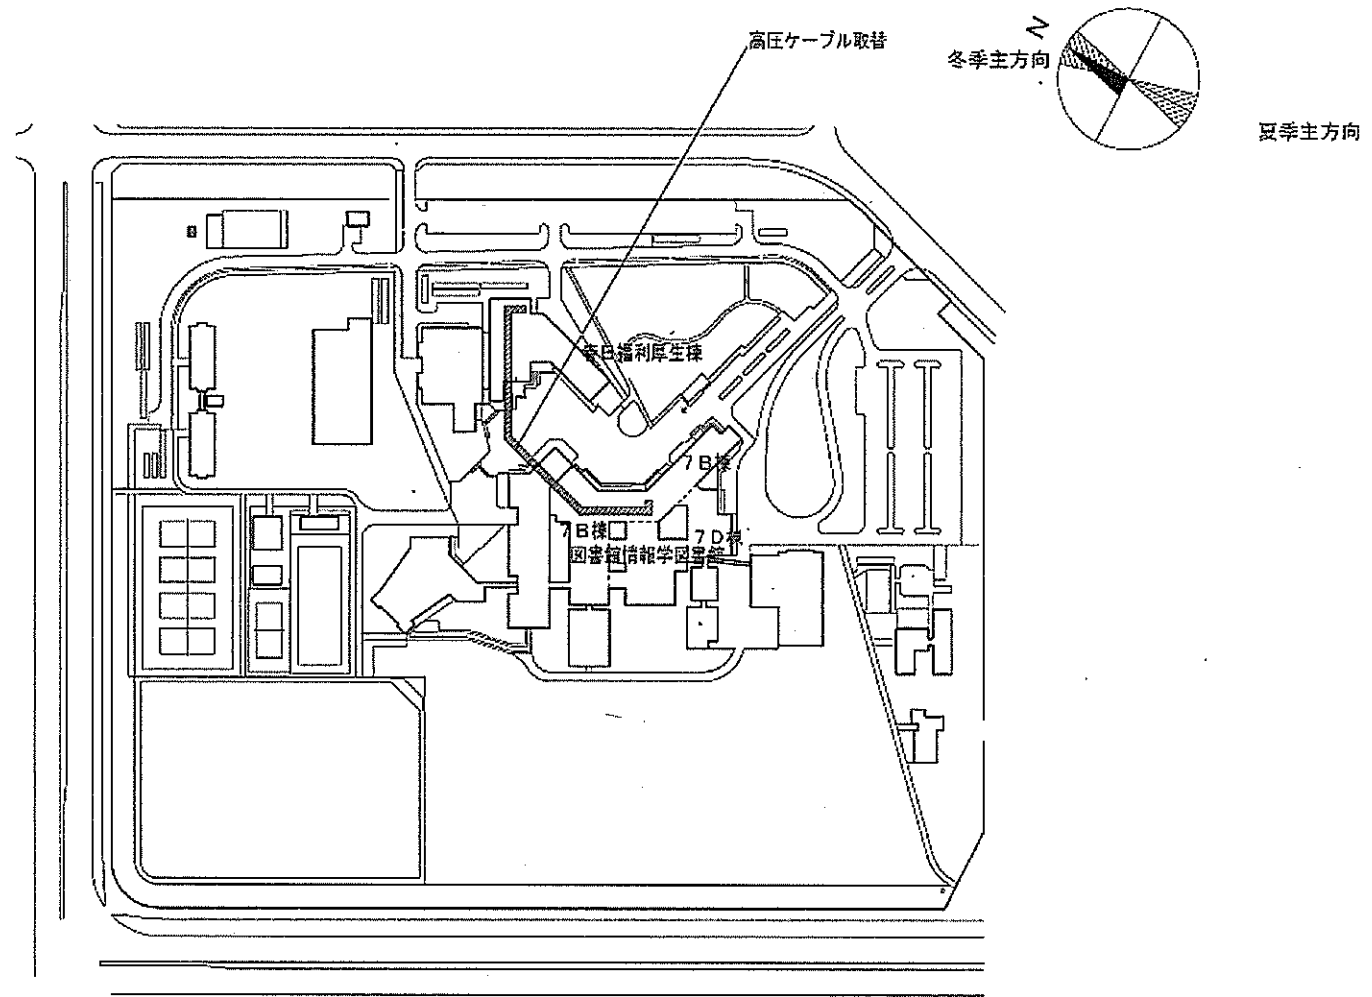


団地名	(042) 春日地区	事業名	筑波大学(筑波)ライフライン再生(電気設備)	配置図	1/6,000
-----	------------	-----	------------------------	-----	---------

屋外ガス配管の更新範囲

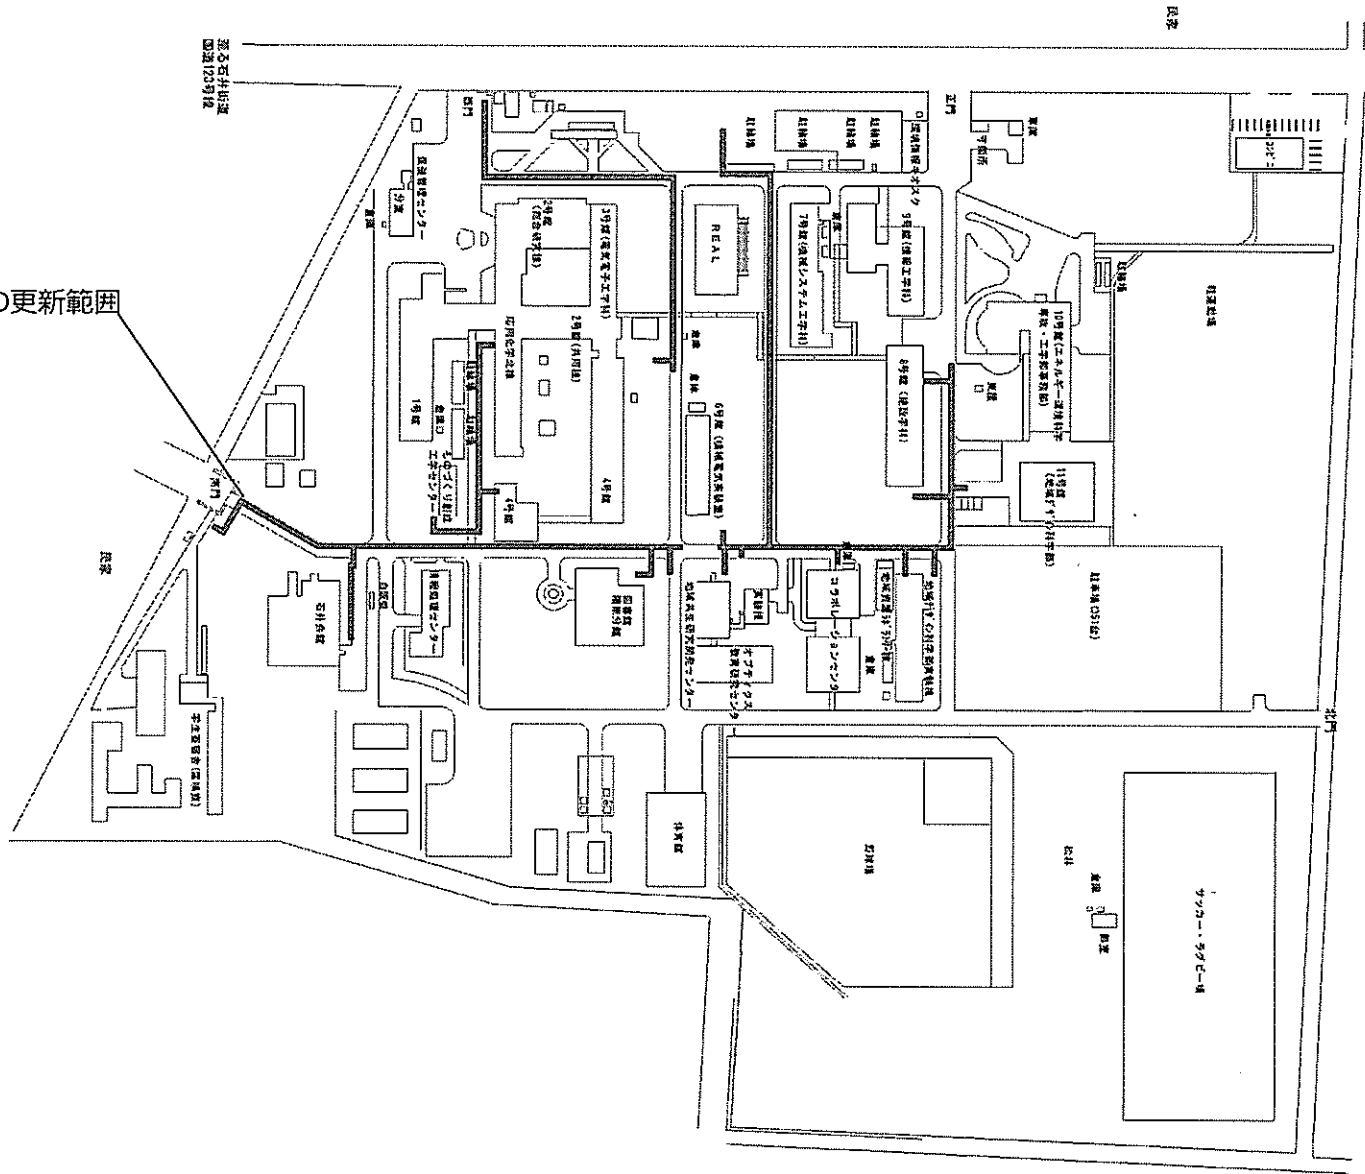


(陽東他)ライフライン再生(ガス設備等)

団地名	002 陽東	事業名	宇都宮大学(陽東)ライフライン再生(ガス設備)	平面図	1/3000
-----	--------	-----	-------------------------	-----	--------

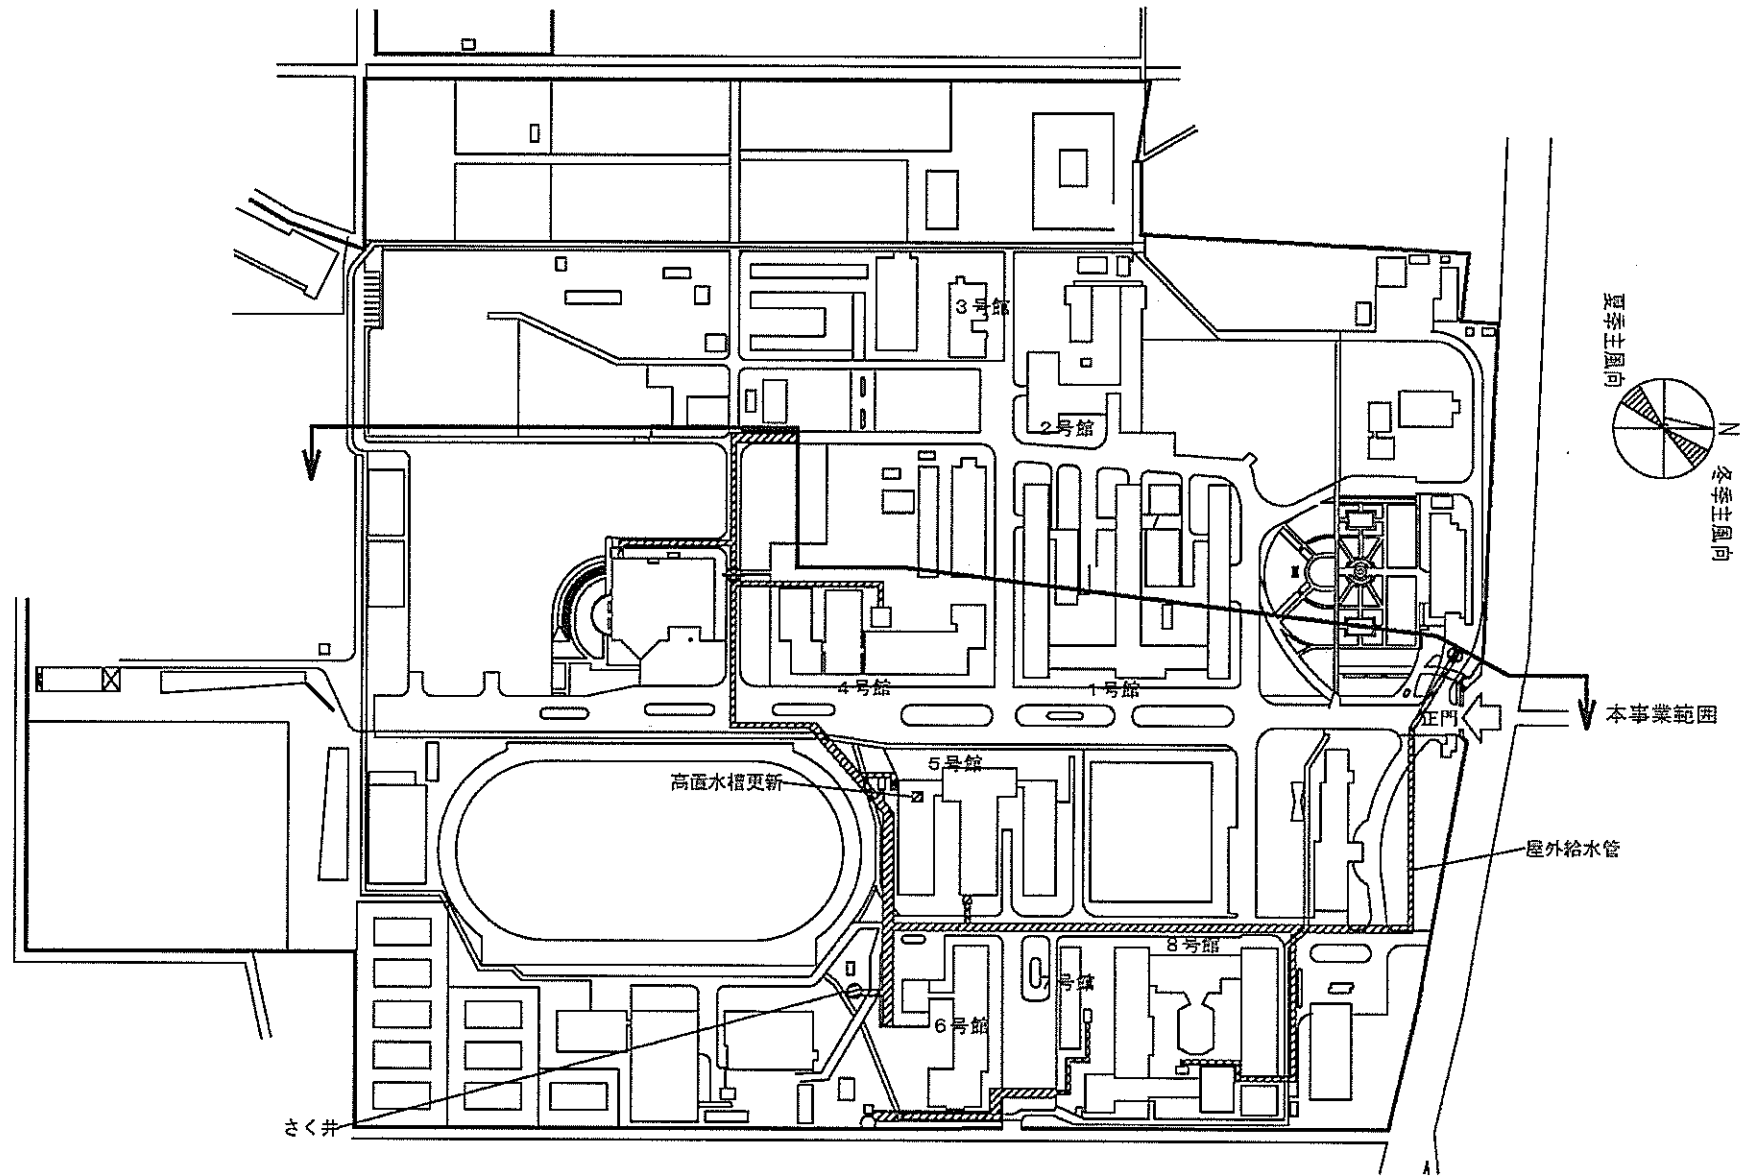


(陽東他)ライフライン再生(ガス設備等)


団地名	001 峰町	事業名	宇都宮大学(峰町)ライフライン再生(給排水設備)	平面図	1/3000
-----	--------	-----	--------------------------	-----	--------

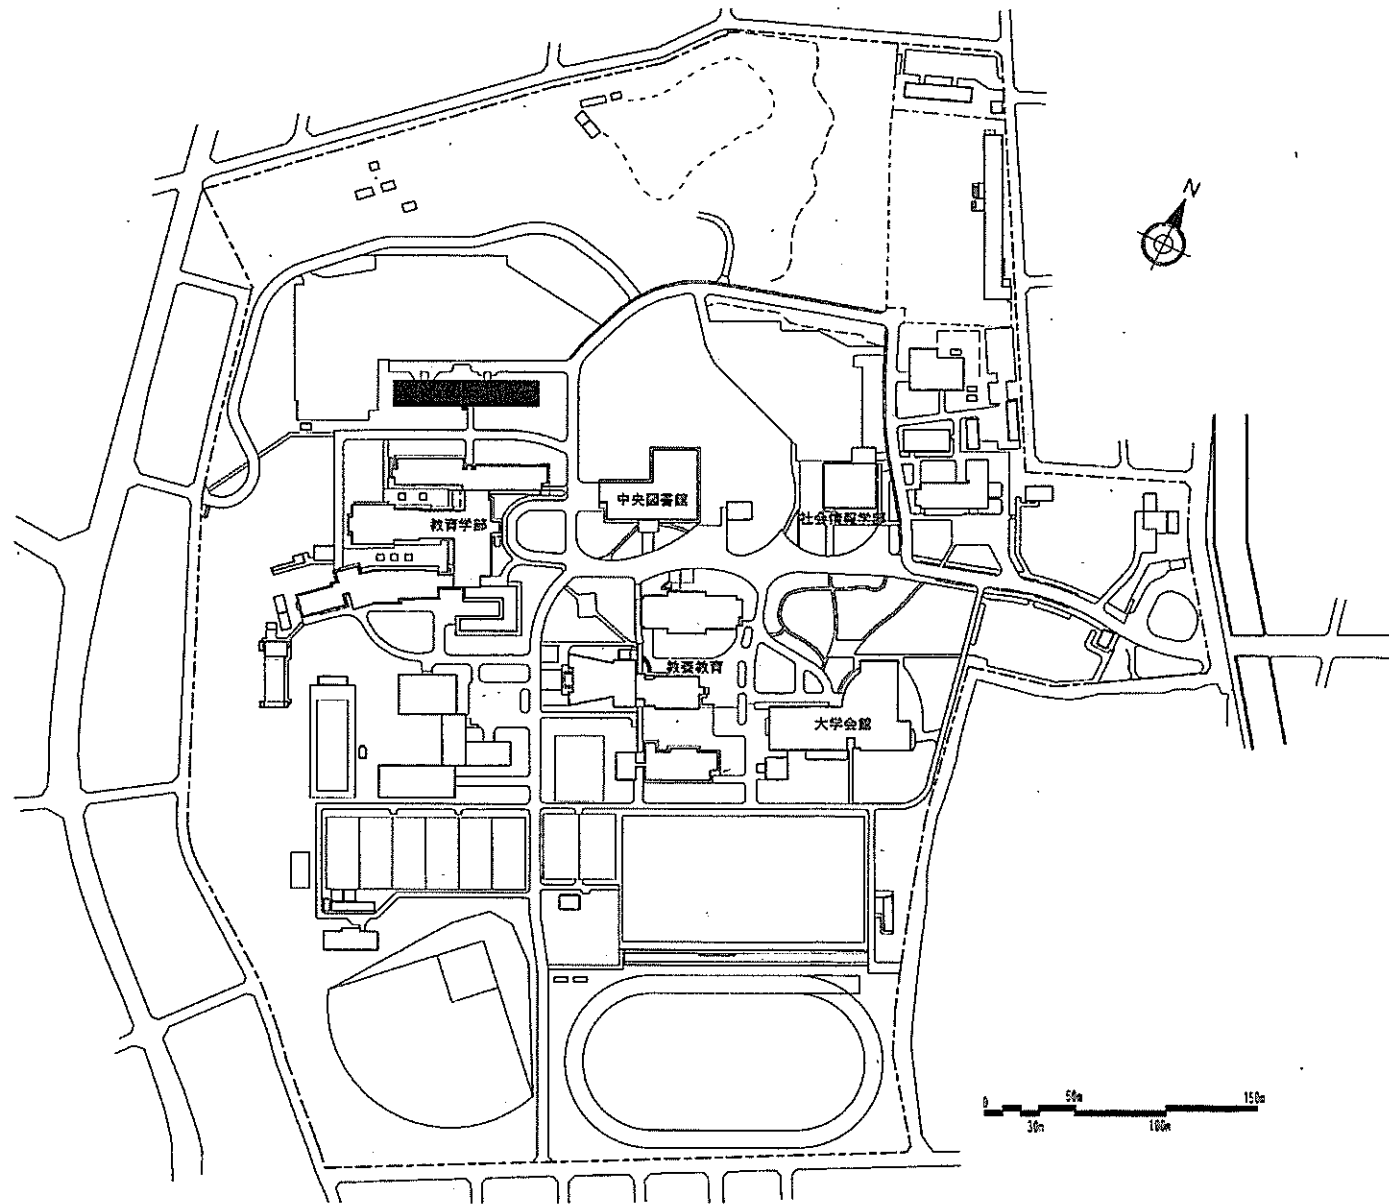


団地名	004 荒牧	事業名	群馬大学(荒牧)総合研究棟改修(教育学系)	配置図	1/4000
-----	--------	-----	-----------------------	-----	--------

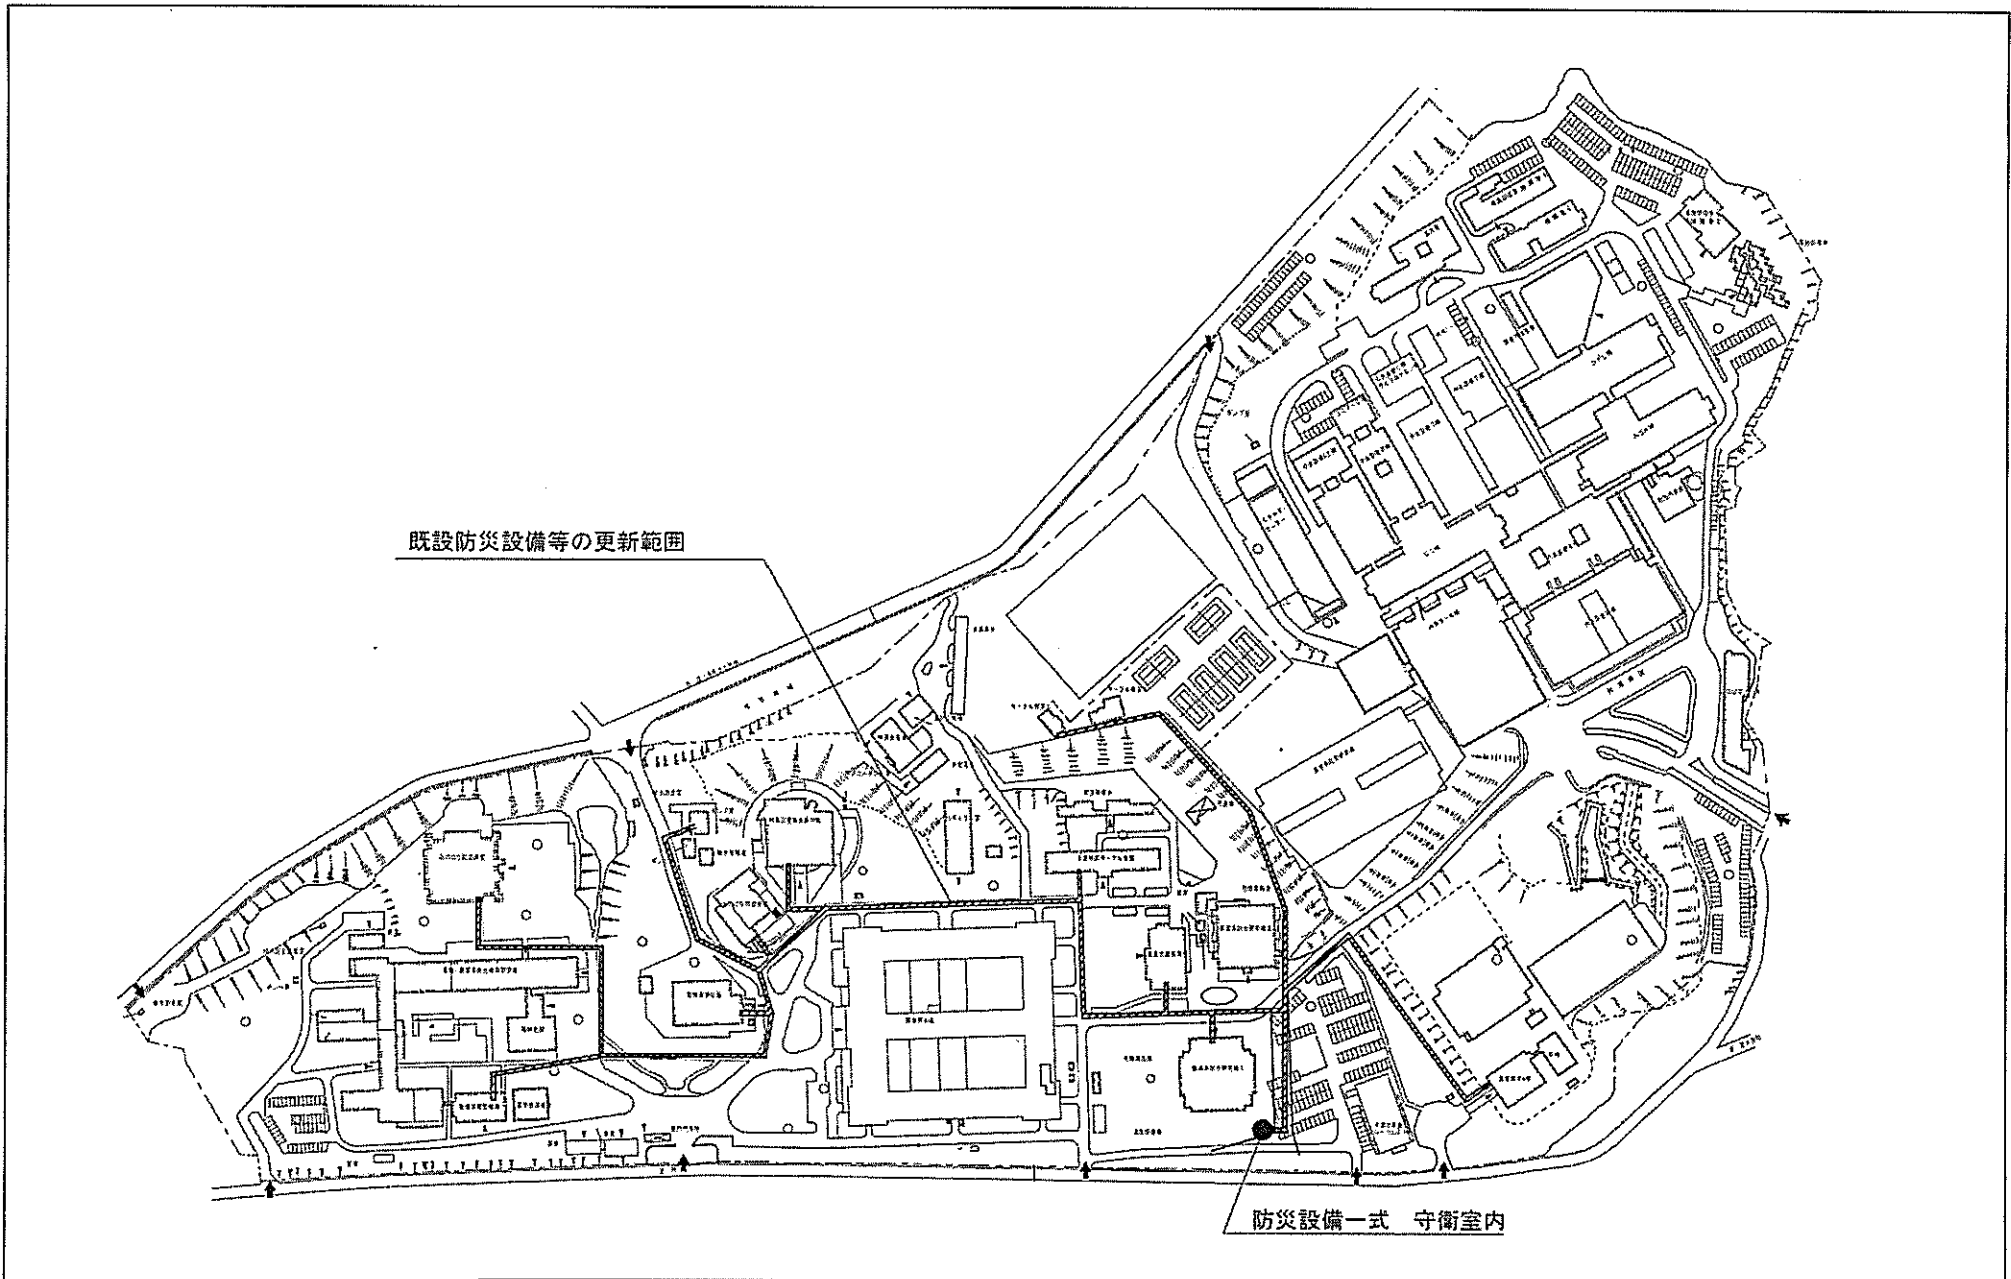



団地名	003亥鼻	事業名	千葉大学(亥鼻)ライフライン再生(防災設備等)	配置図	1/4,000
-----	-------	-----	-------------------------	-----	---------

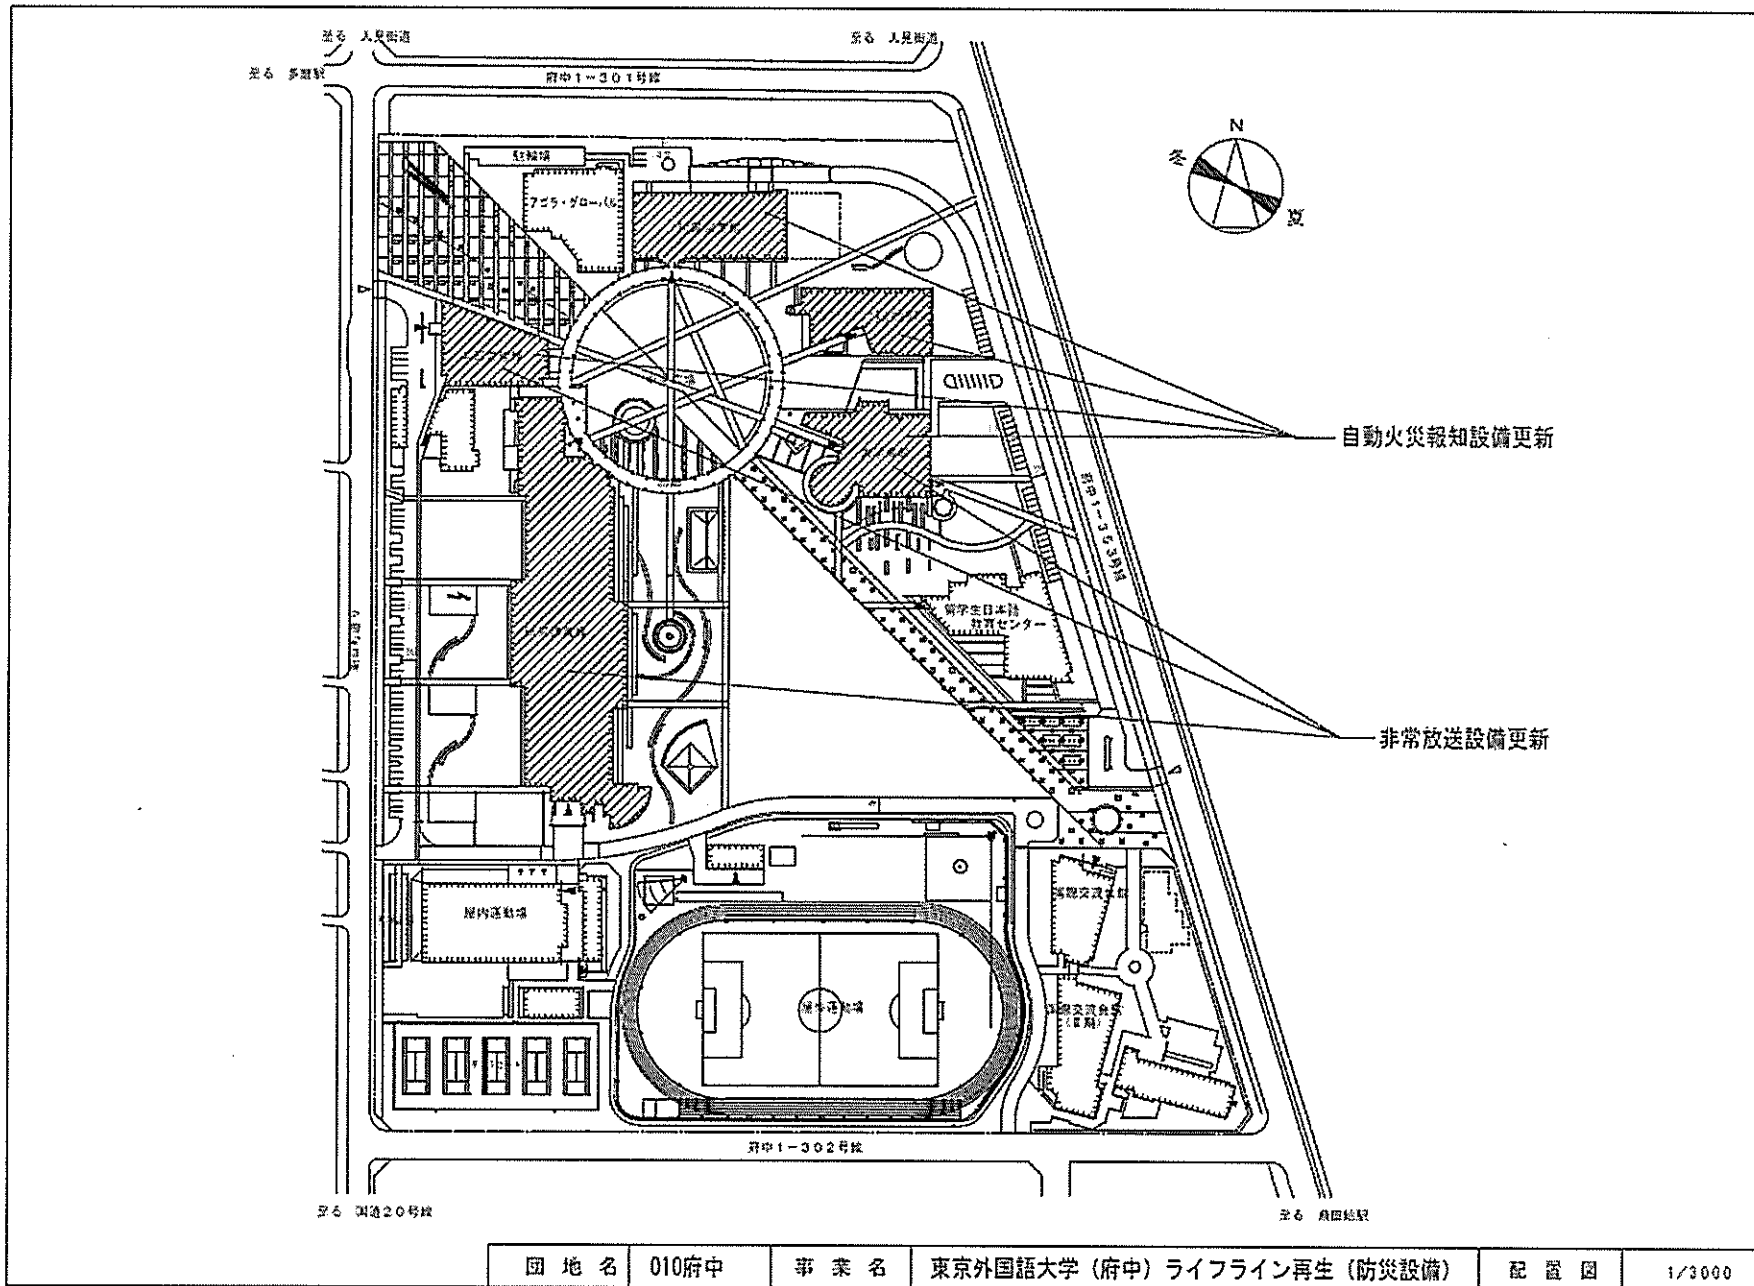

団地名	010府中	事業名	東京外国語大学(府中)ライフライン再生(防災設備)	配置図	1/3000
-----	-------	-----	---------------------------	-----	--------


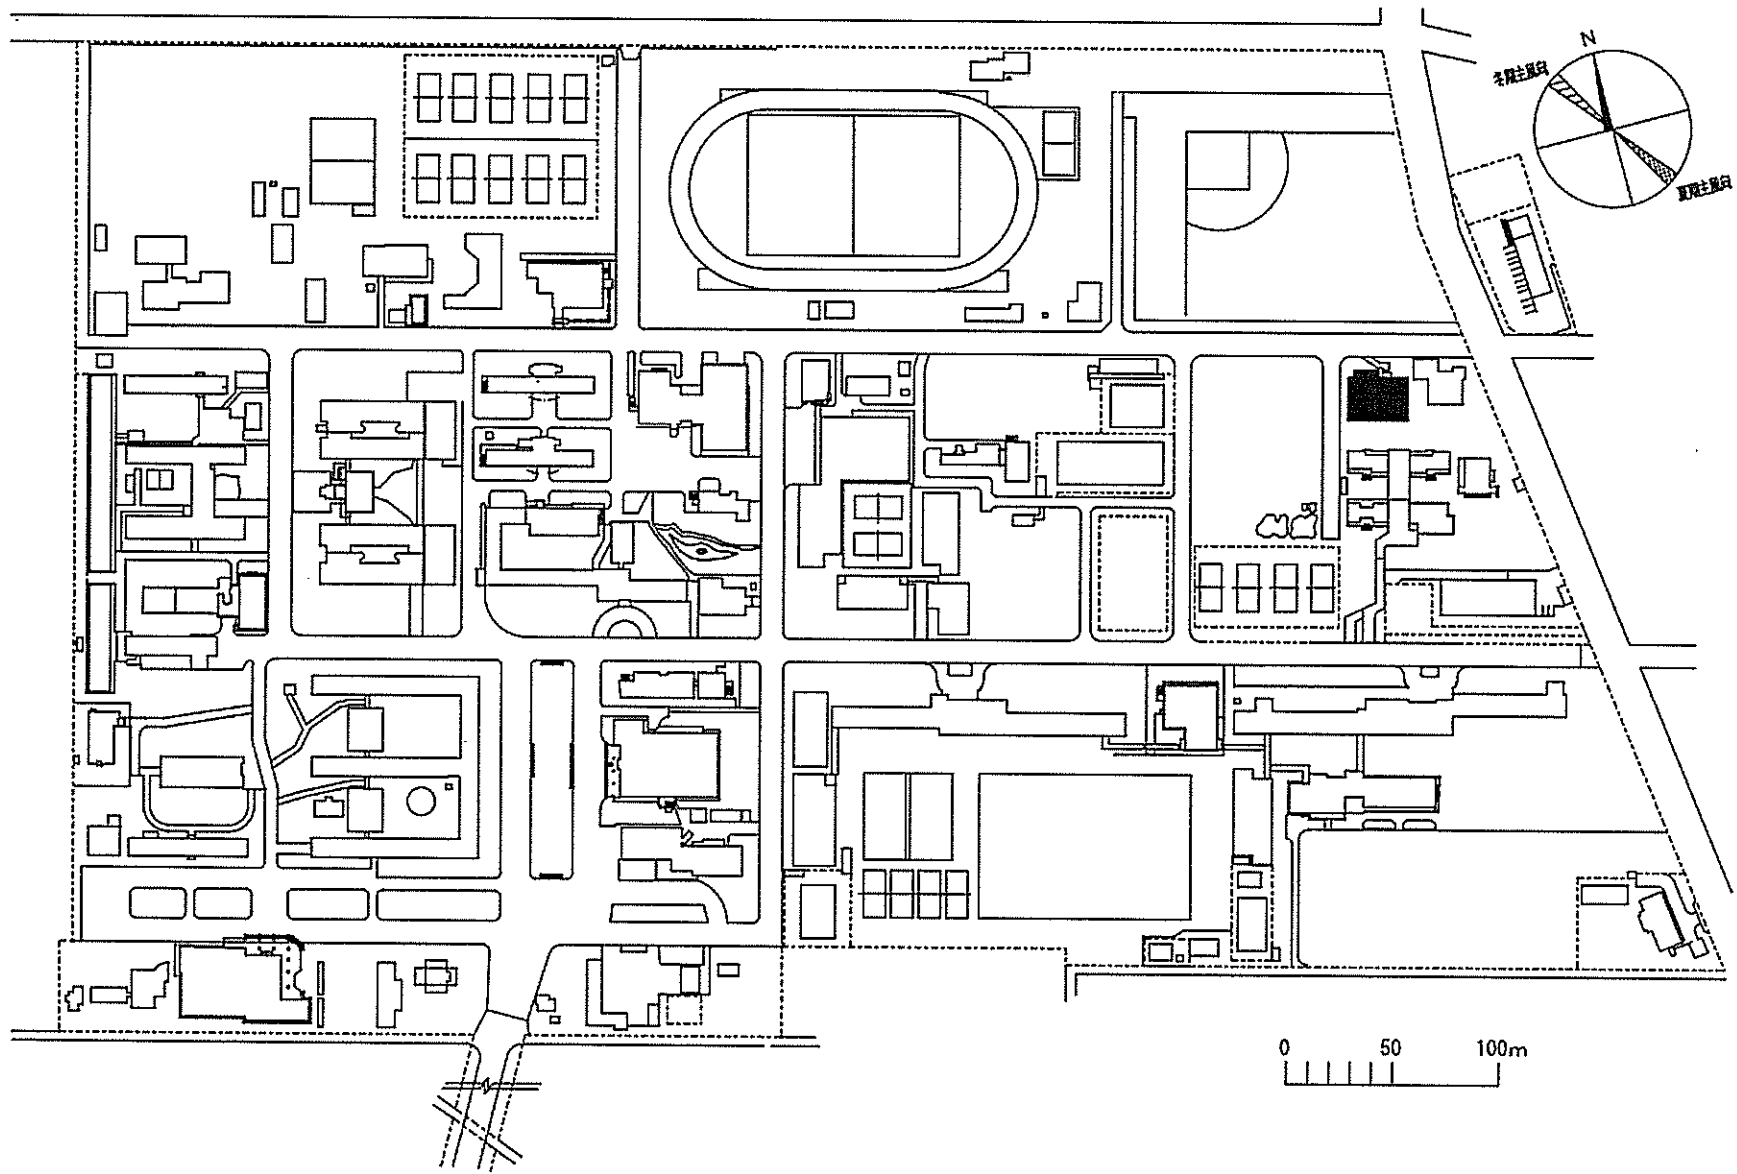


団地名	001 小金井	事業名	東京学芸大学(小金井)総合研究棟改修(教育学系)	配置図	1/3000
-----	---------	-----	--------------------------	-----	--------

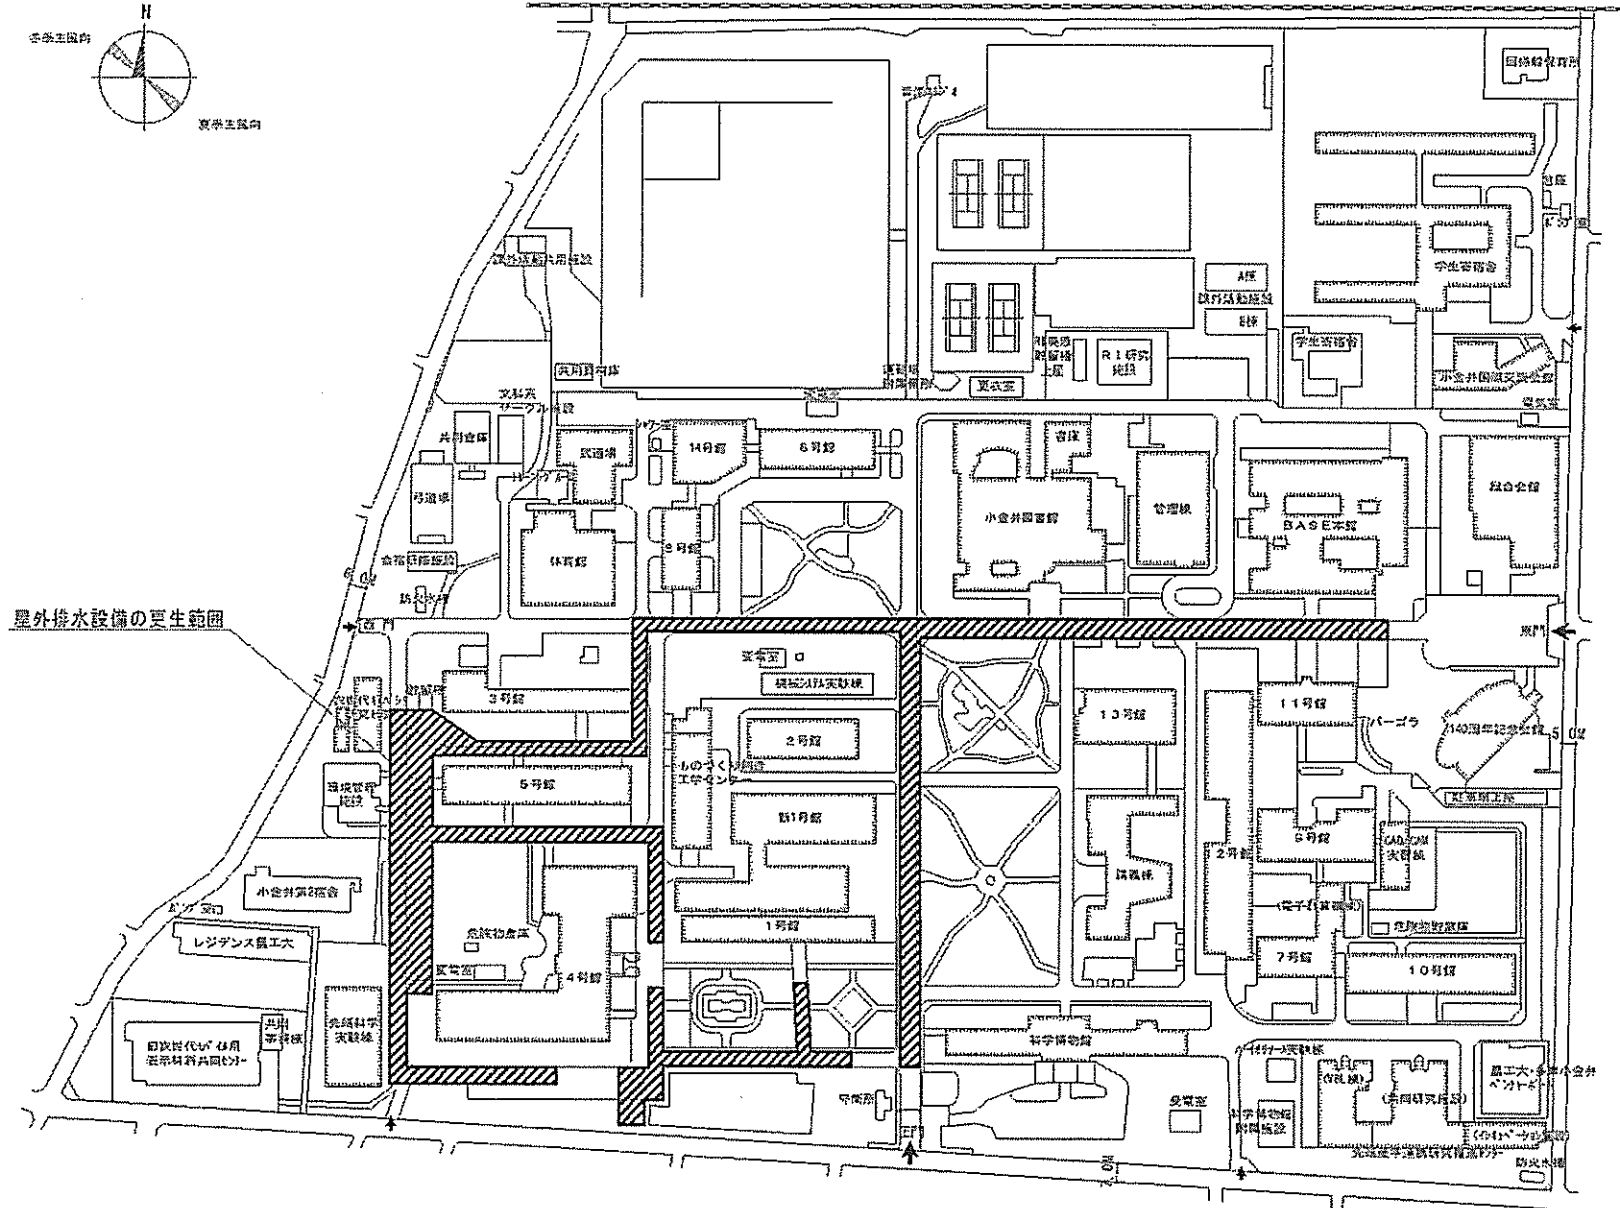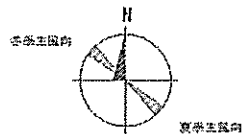


縮尺 5=1/2500

団地名	001 小金井	事業名	東京農工大学(小金井)ライフライン再生(給排水設備)	配置図	1/2500
-----	---------	-----	----------------------------	-----	--------

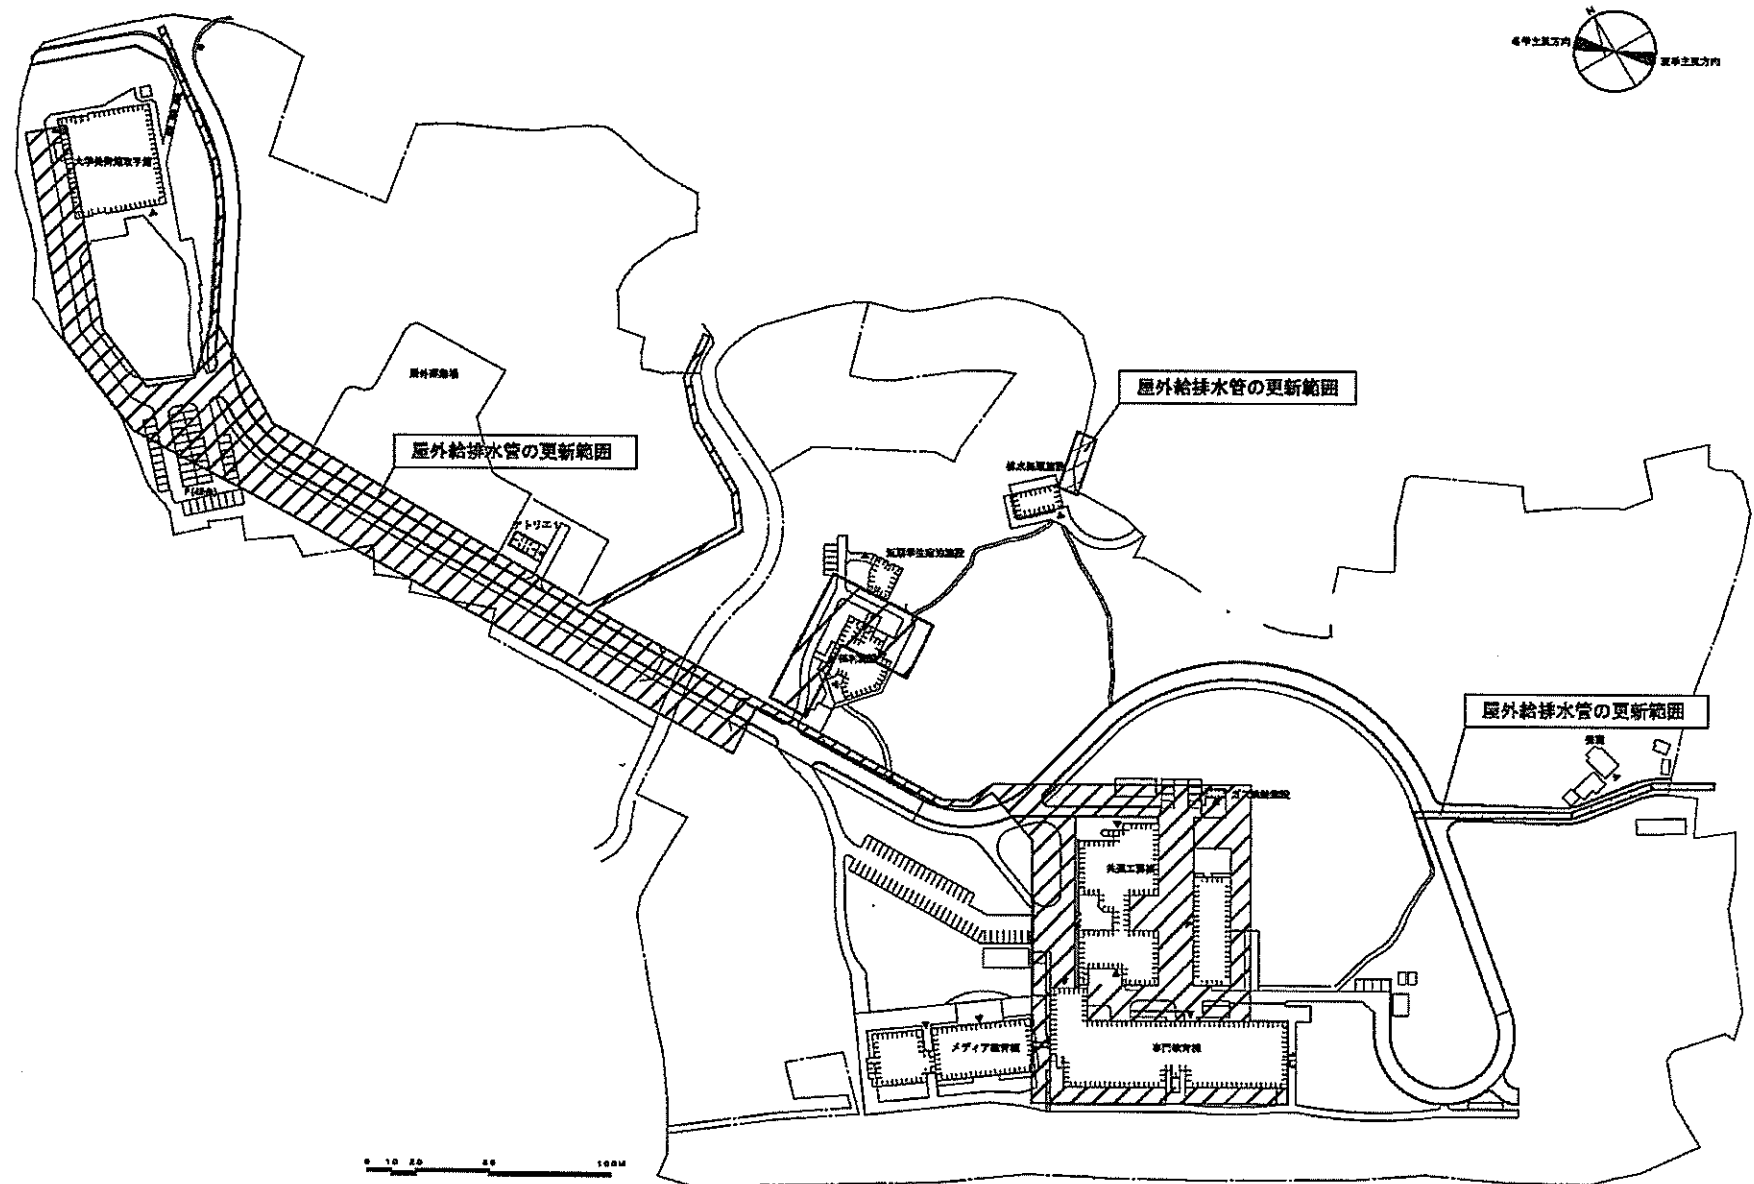 



東京芸術大学(取手)ライフライン再生(給排水設備等)

団地名	008 取手	事業名	東京芸術大学(取手)ライフライン再生(給排水設備)	配置図	1/2000
-----	--------	-----	---------------------------	-----	--------

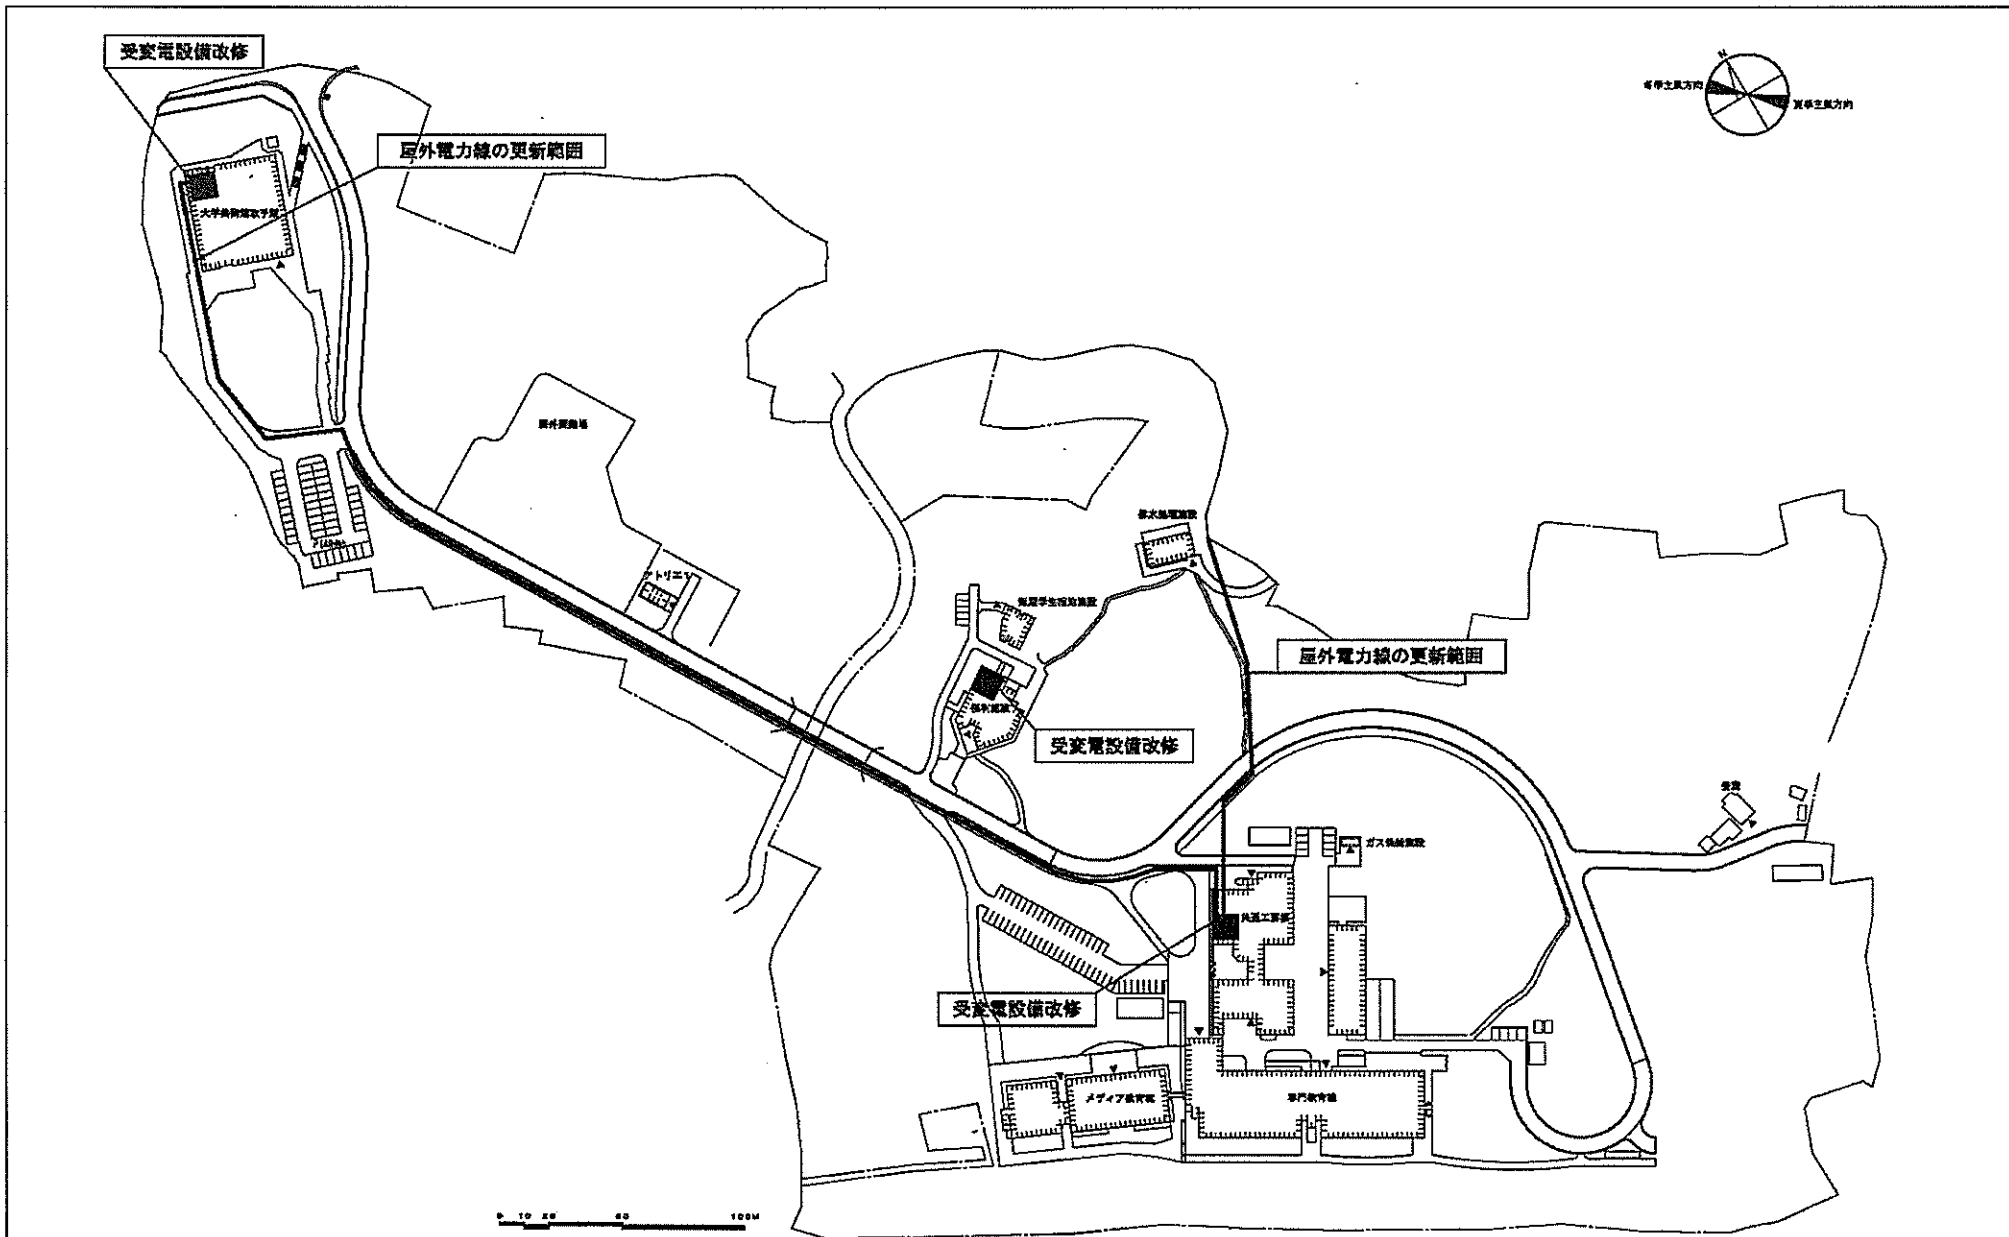


東京芸術大学(取手)ライフライン再生(給排水設備等)


団地名	008 取手	事業名	東京芸術大学(取手)ライフライン再生(電気設備)	配置図	1/2000
-----	--------	-----	--------------------------	-----	--------

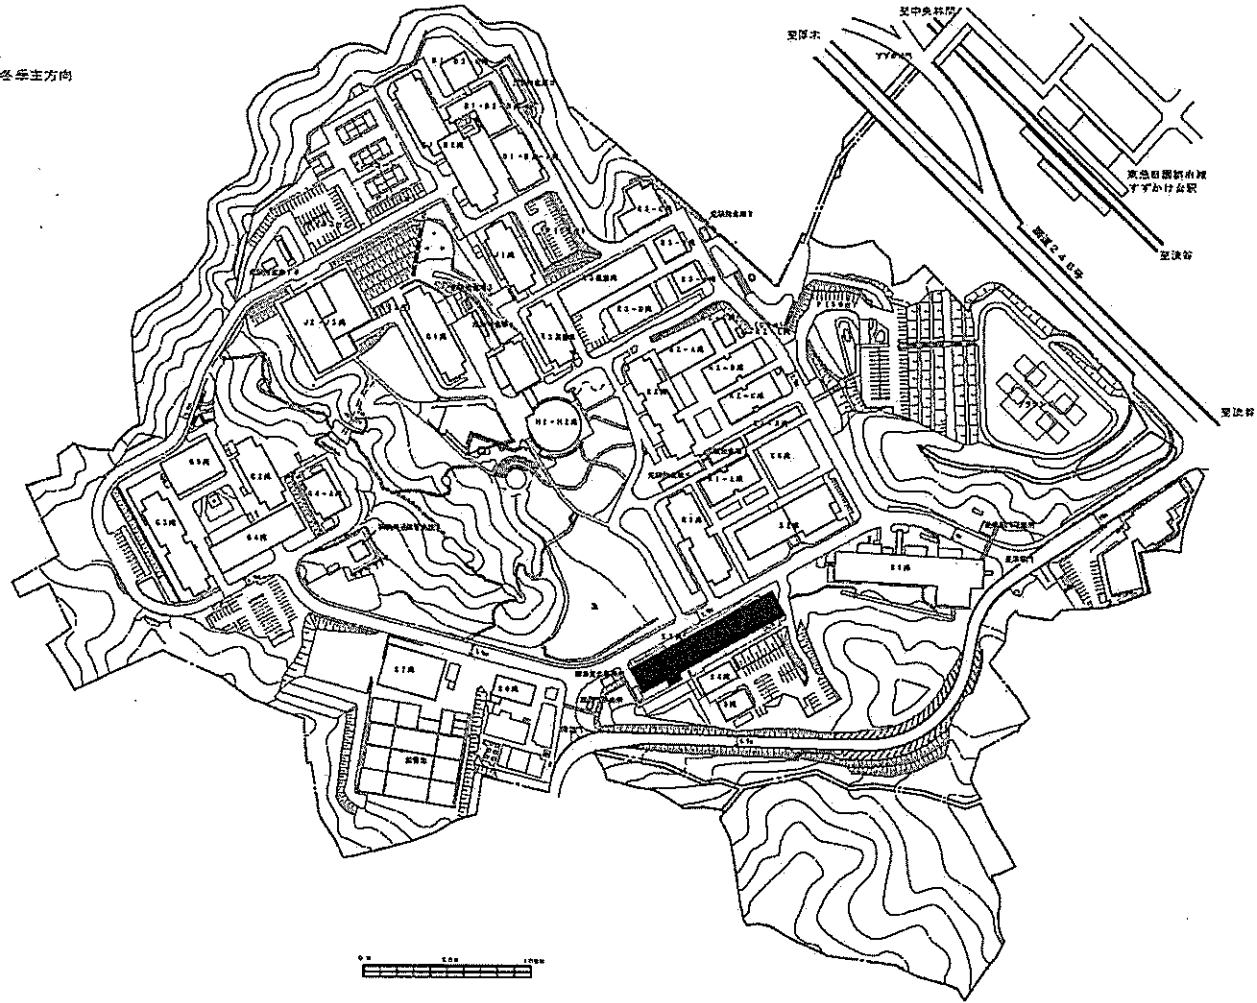 




団地名	013すずかけ台	事業名	東京工業大学(すずかけ台)図書館改修	配置図	1/3000
-----	----------	-----	--------------------	-----	--------

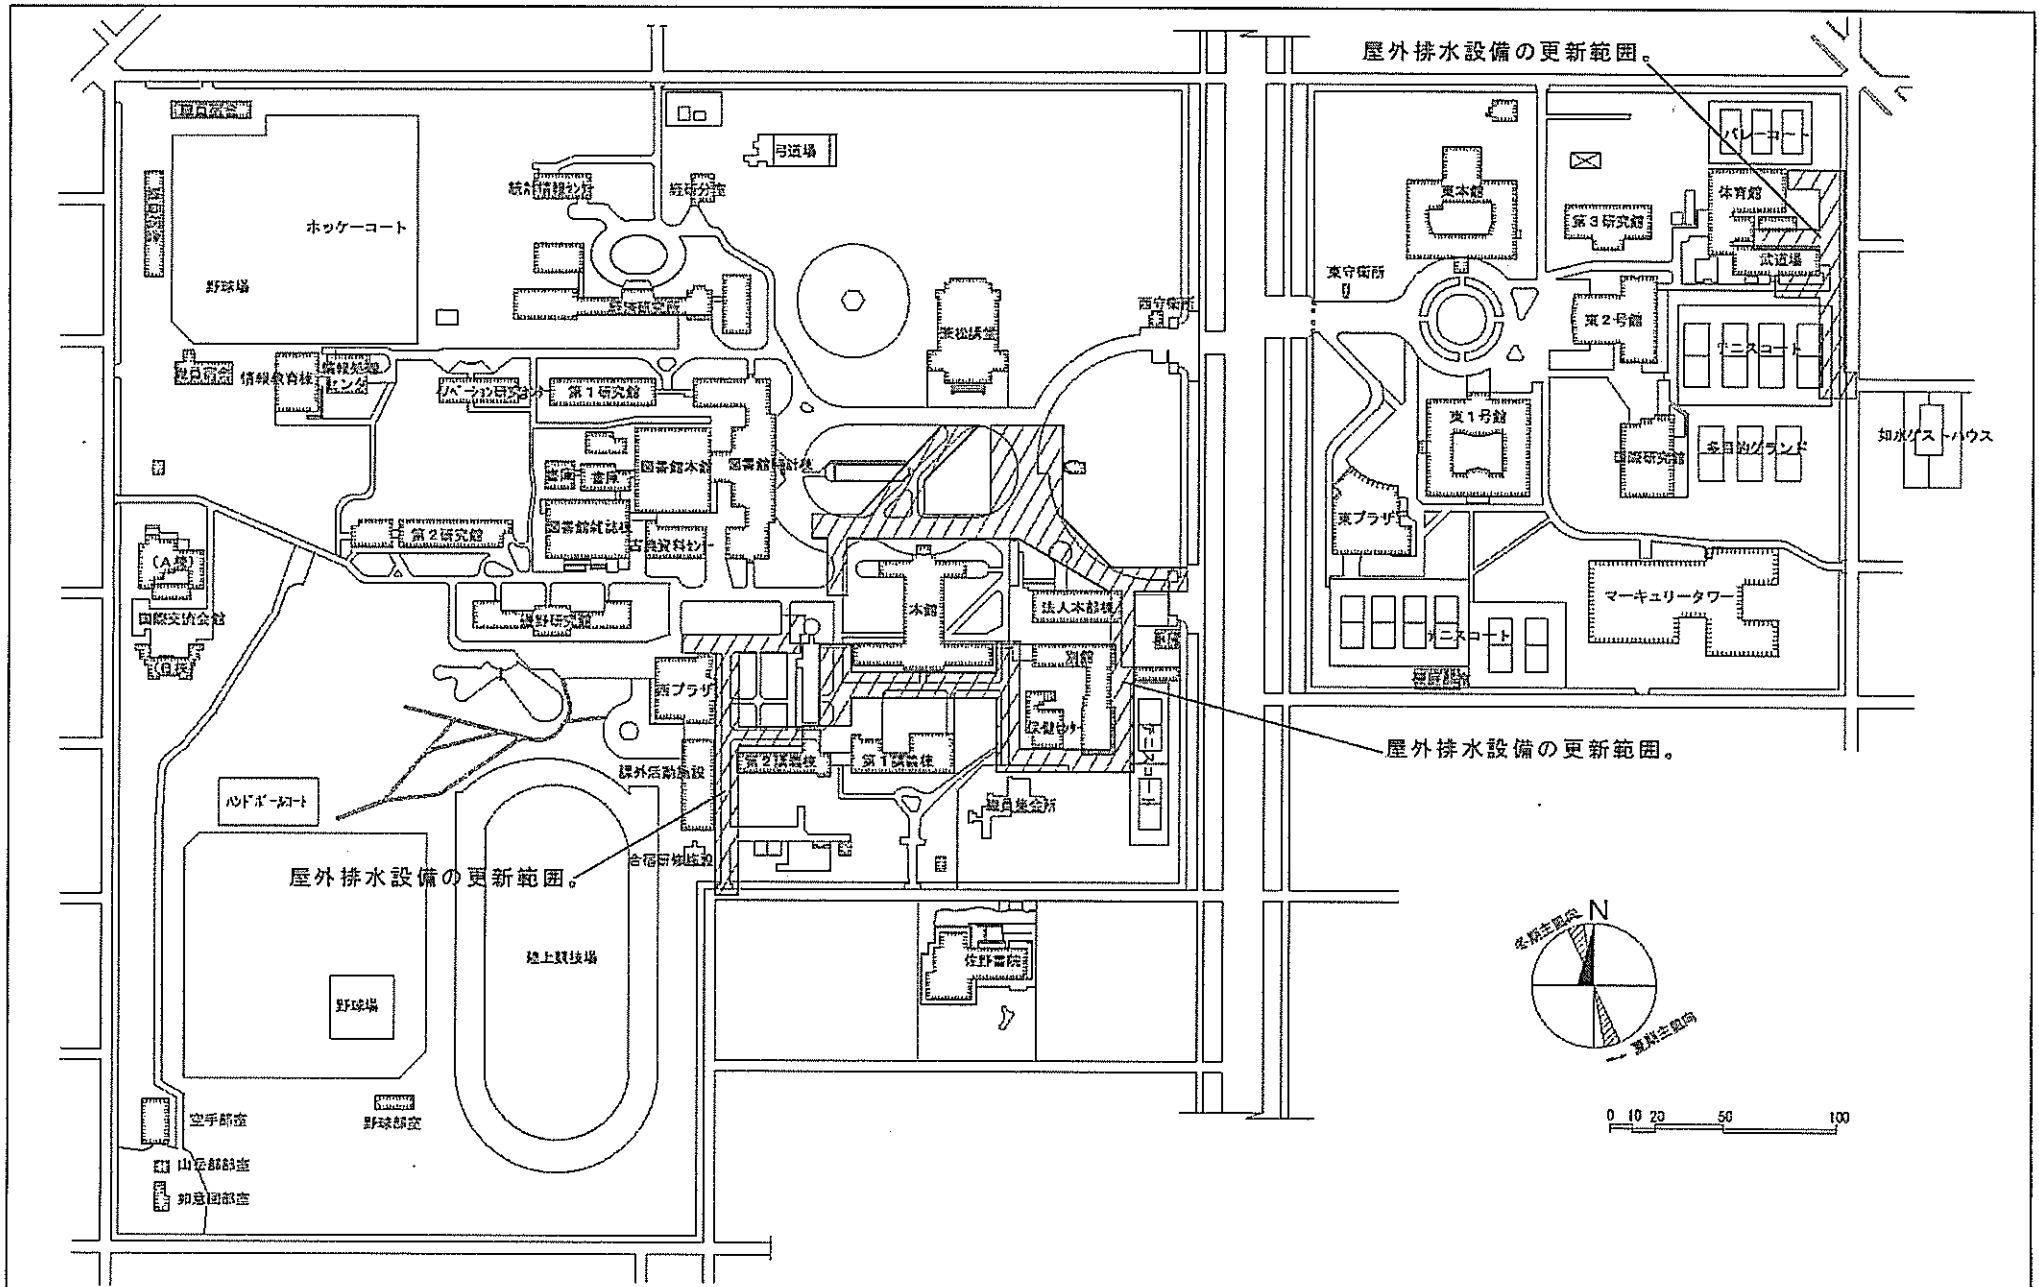


団地名	006 国立	事業名	一橋大学(国立)ライフライン再生(給排水設備)	配置図	1/3200
-----	--------	-----	-------------------------	-----	--------

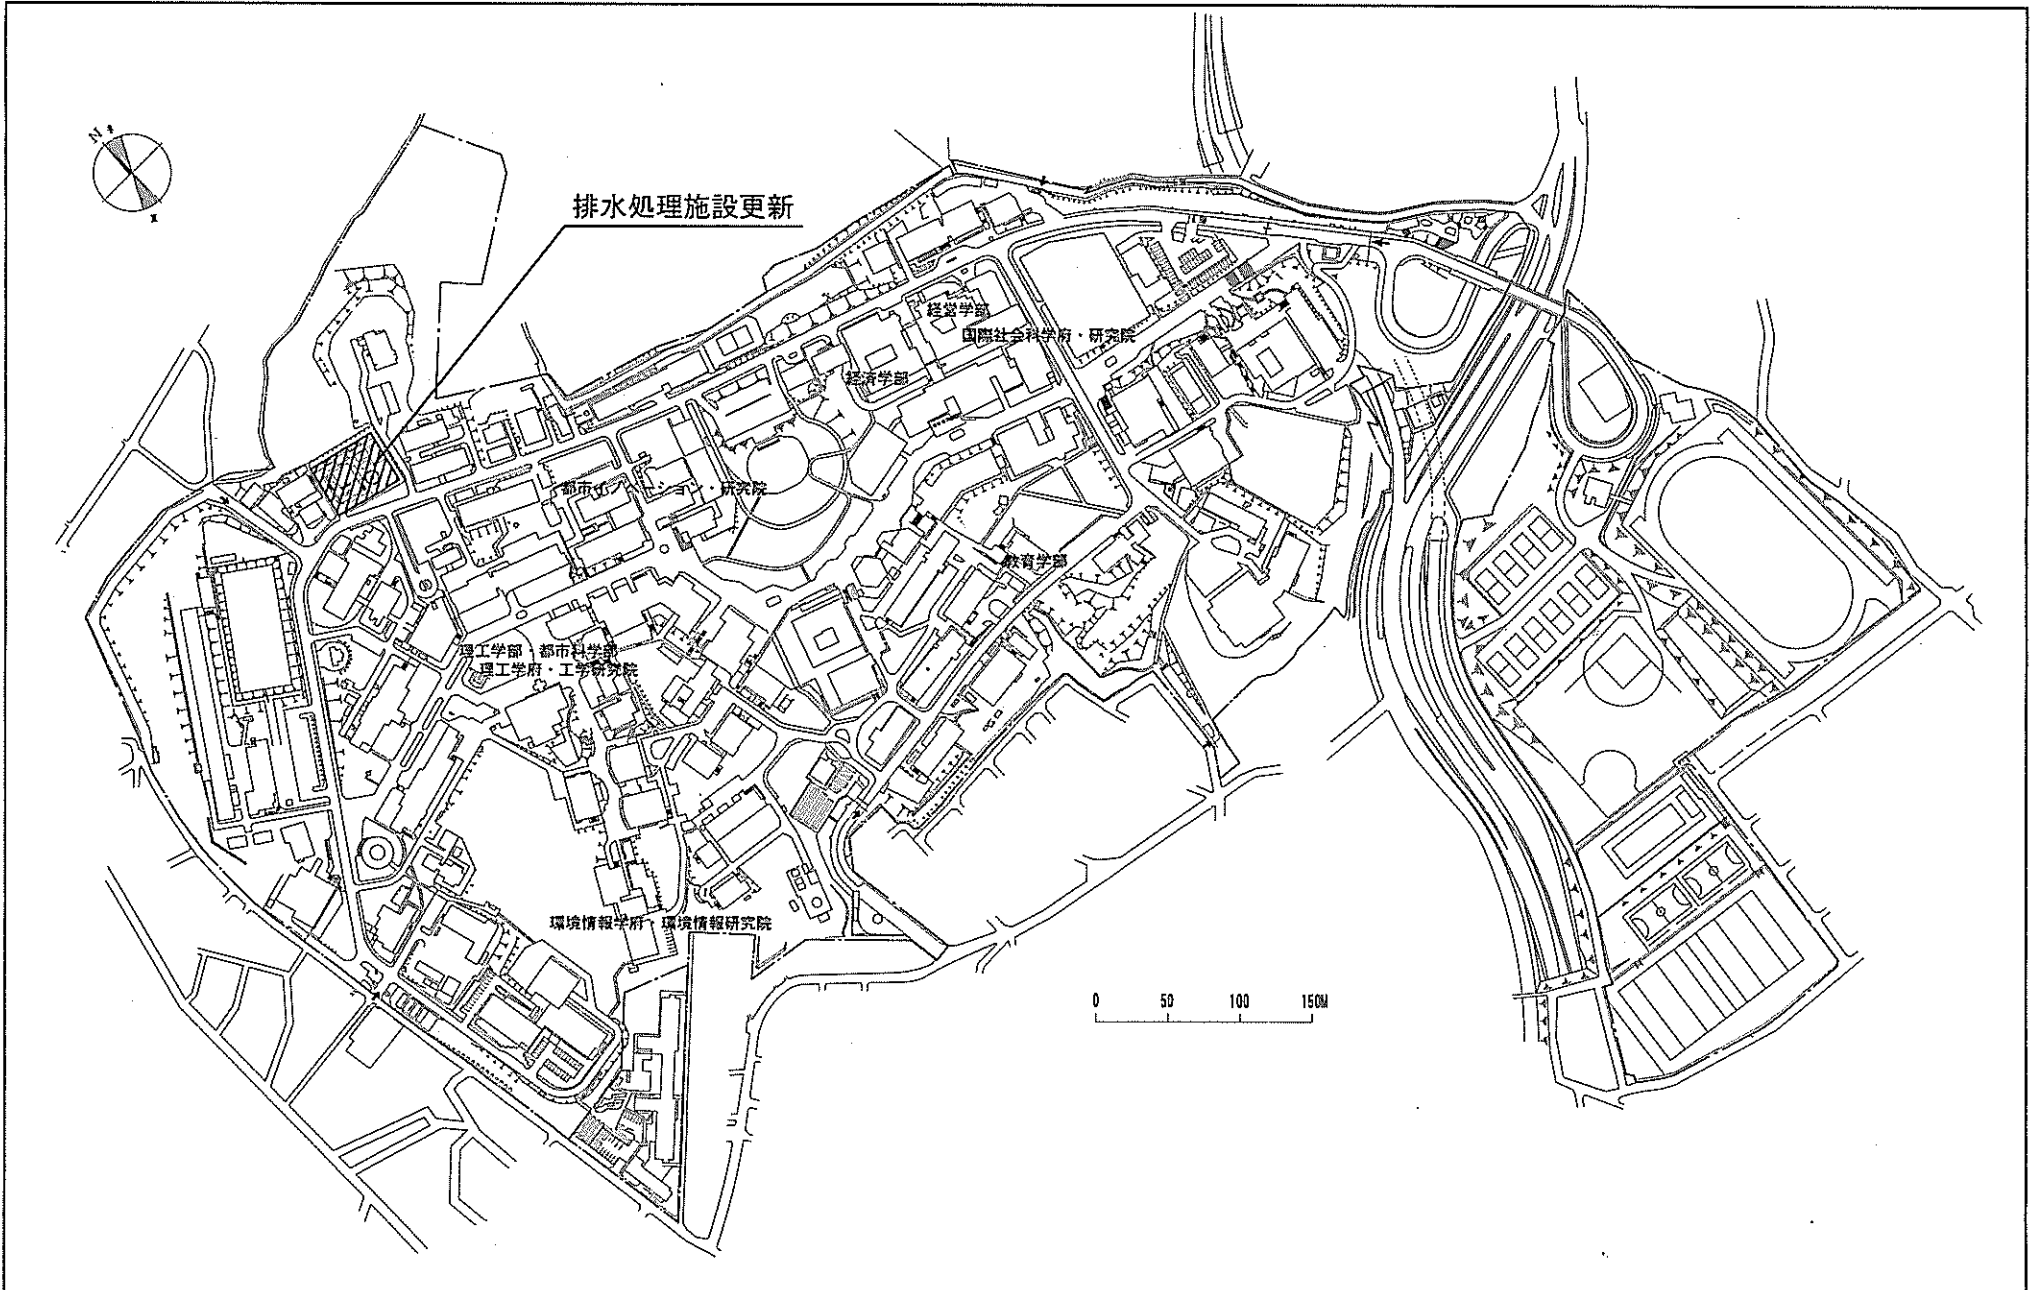

団地名	001 常盤台	事業名	横浜国立大学(常盤台)ライフライン再生(給排水設備)	配置図	1/5000
-----	---------	-----	----------------------------	-----	--------

 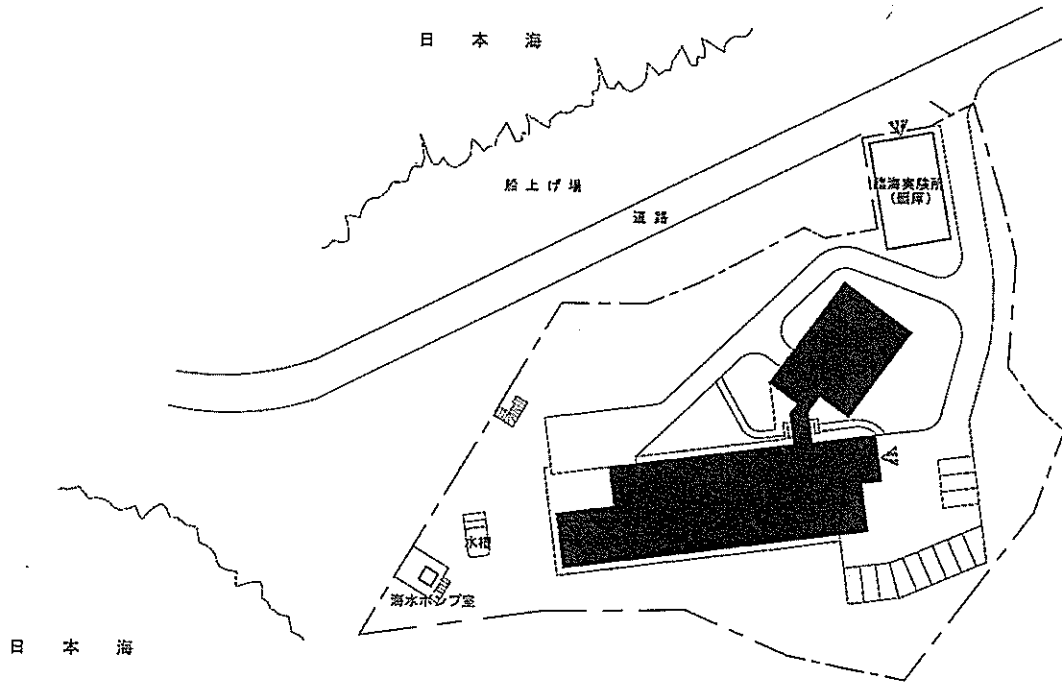 


団地名	013 達者	事業名	新潟大学(達者)実験研究棟等(理学系)	配置図	1/1,000
-----	--------	-----	---------------------	-----	---------

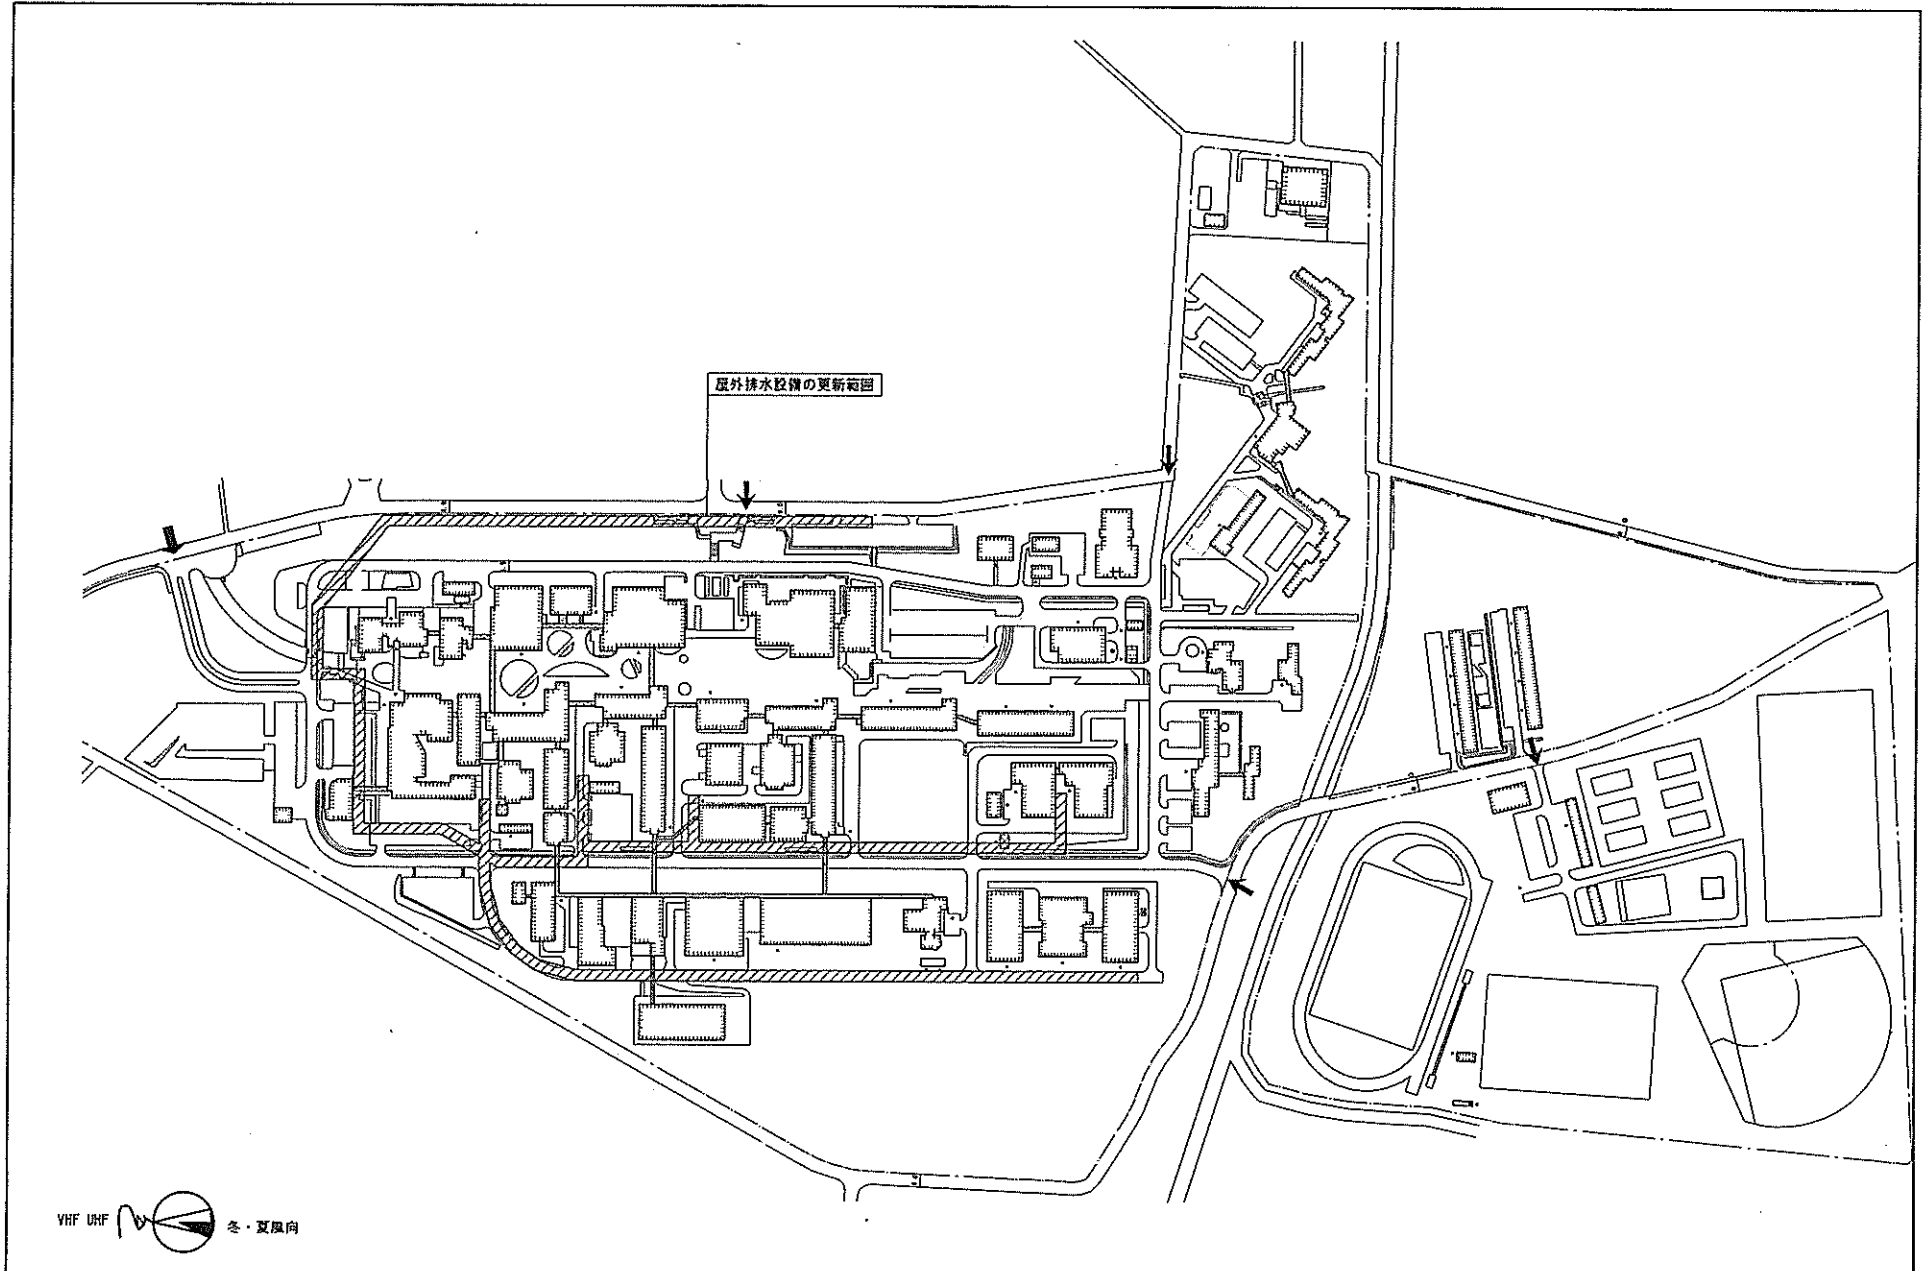


屋外排水設備の更新範囲




事業名	長岡技術科学大学（上富岡町）ライフライン再生（給排水設備）	大学配置図	1/4,500
-----	-------------------------------	-------	---------

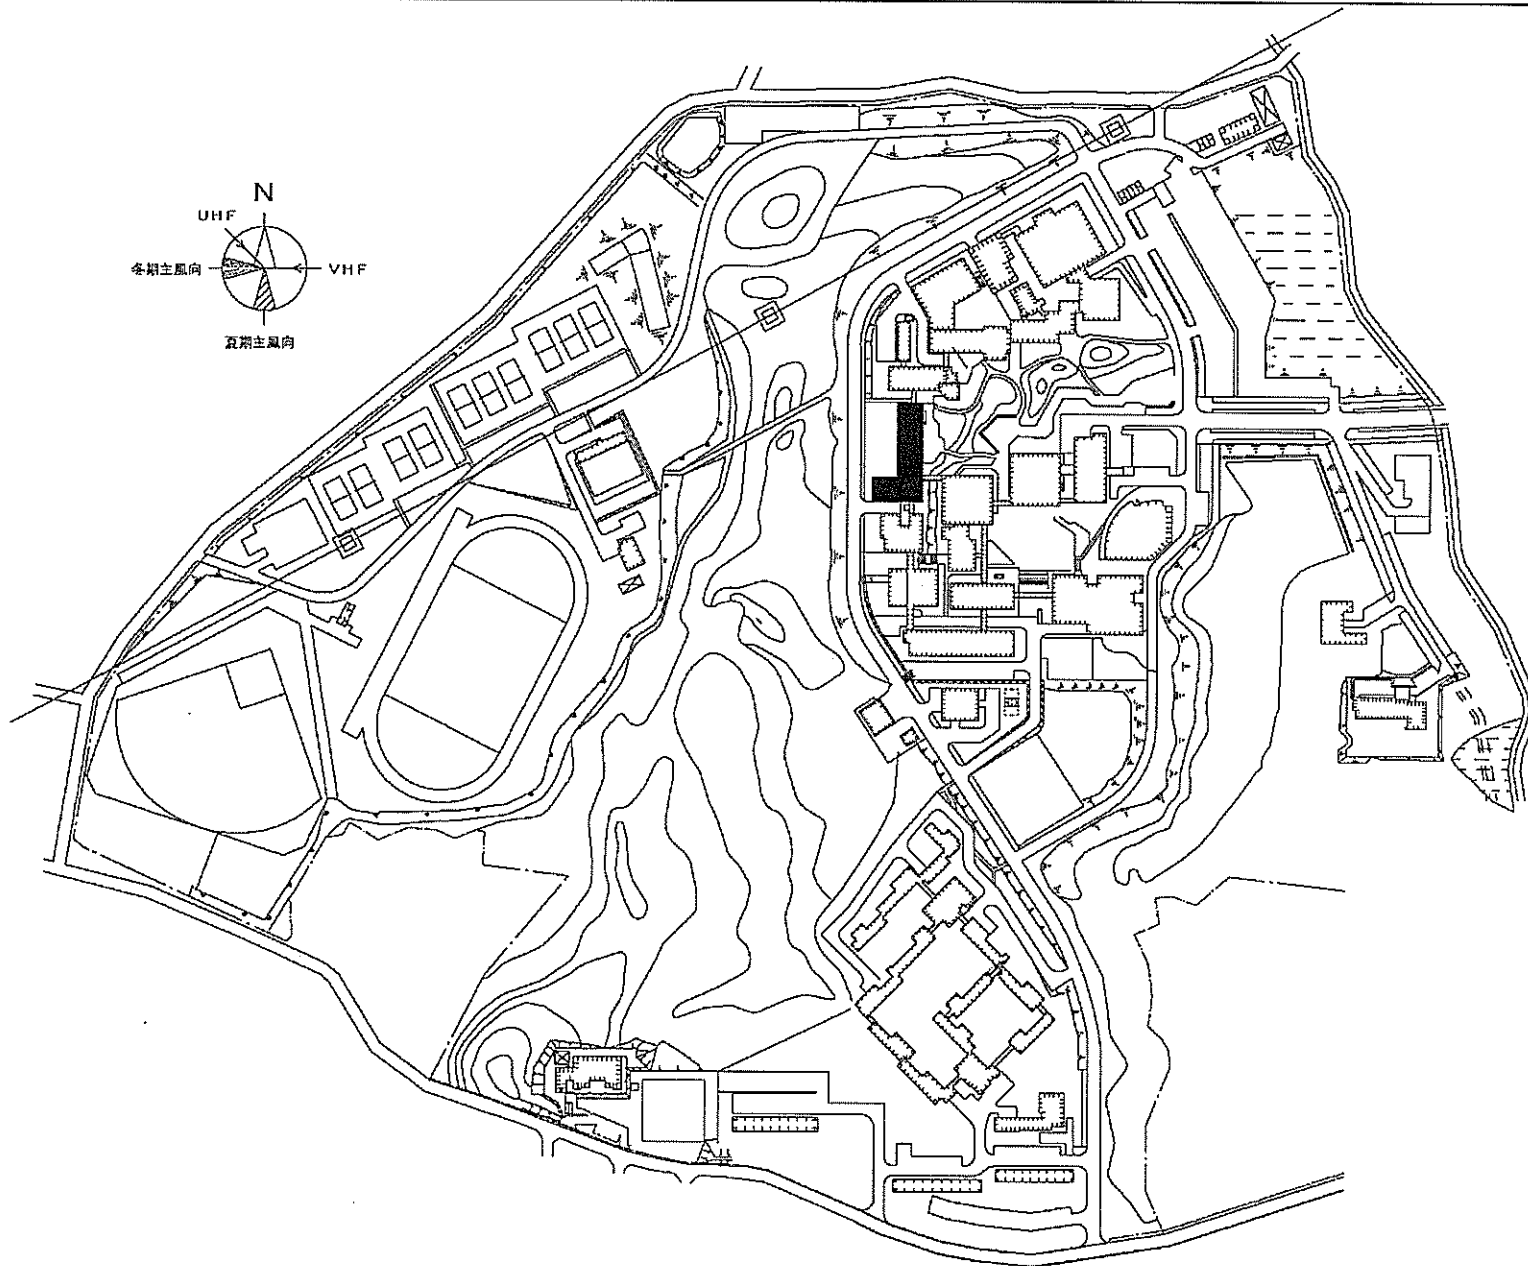


団地名	001山屋敷	事業名	上越教育大学(山屋敷)総合研究棟改修(人文系)	配置図	1/4, 000
-----	--------	-----	-------------------------	-----	----------

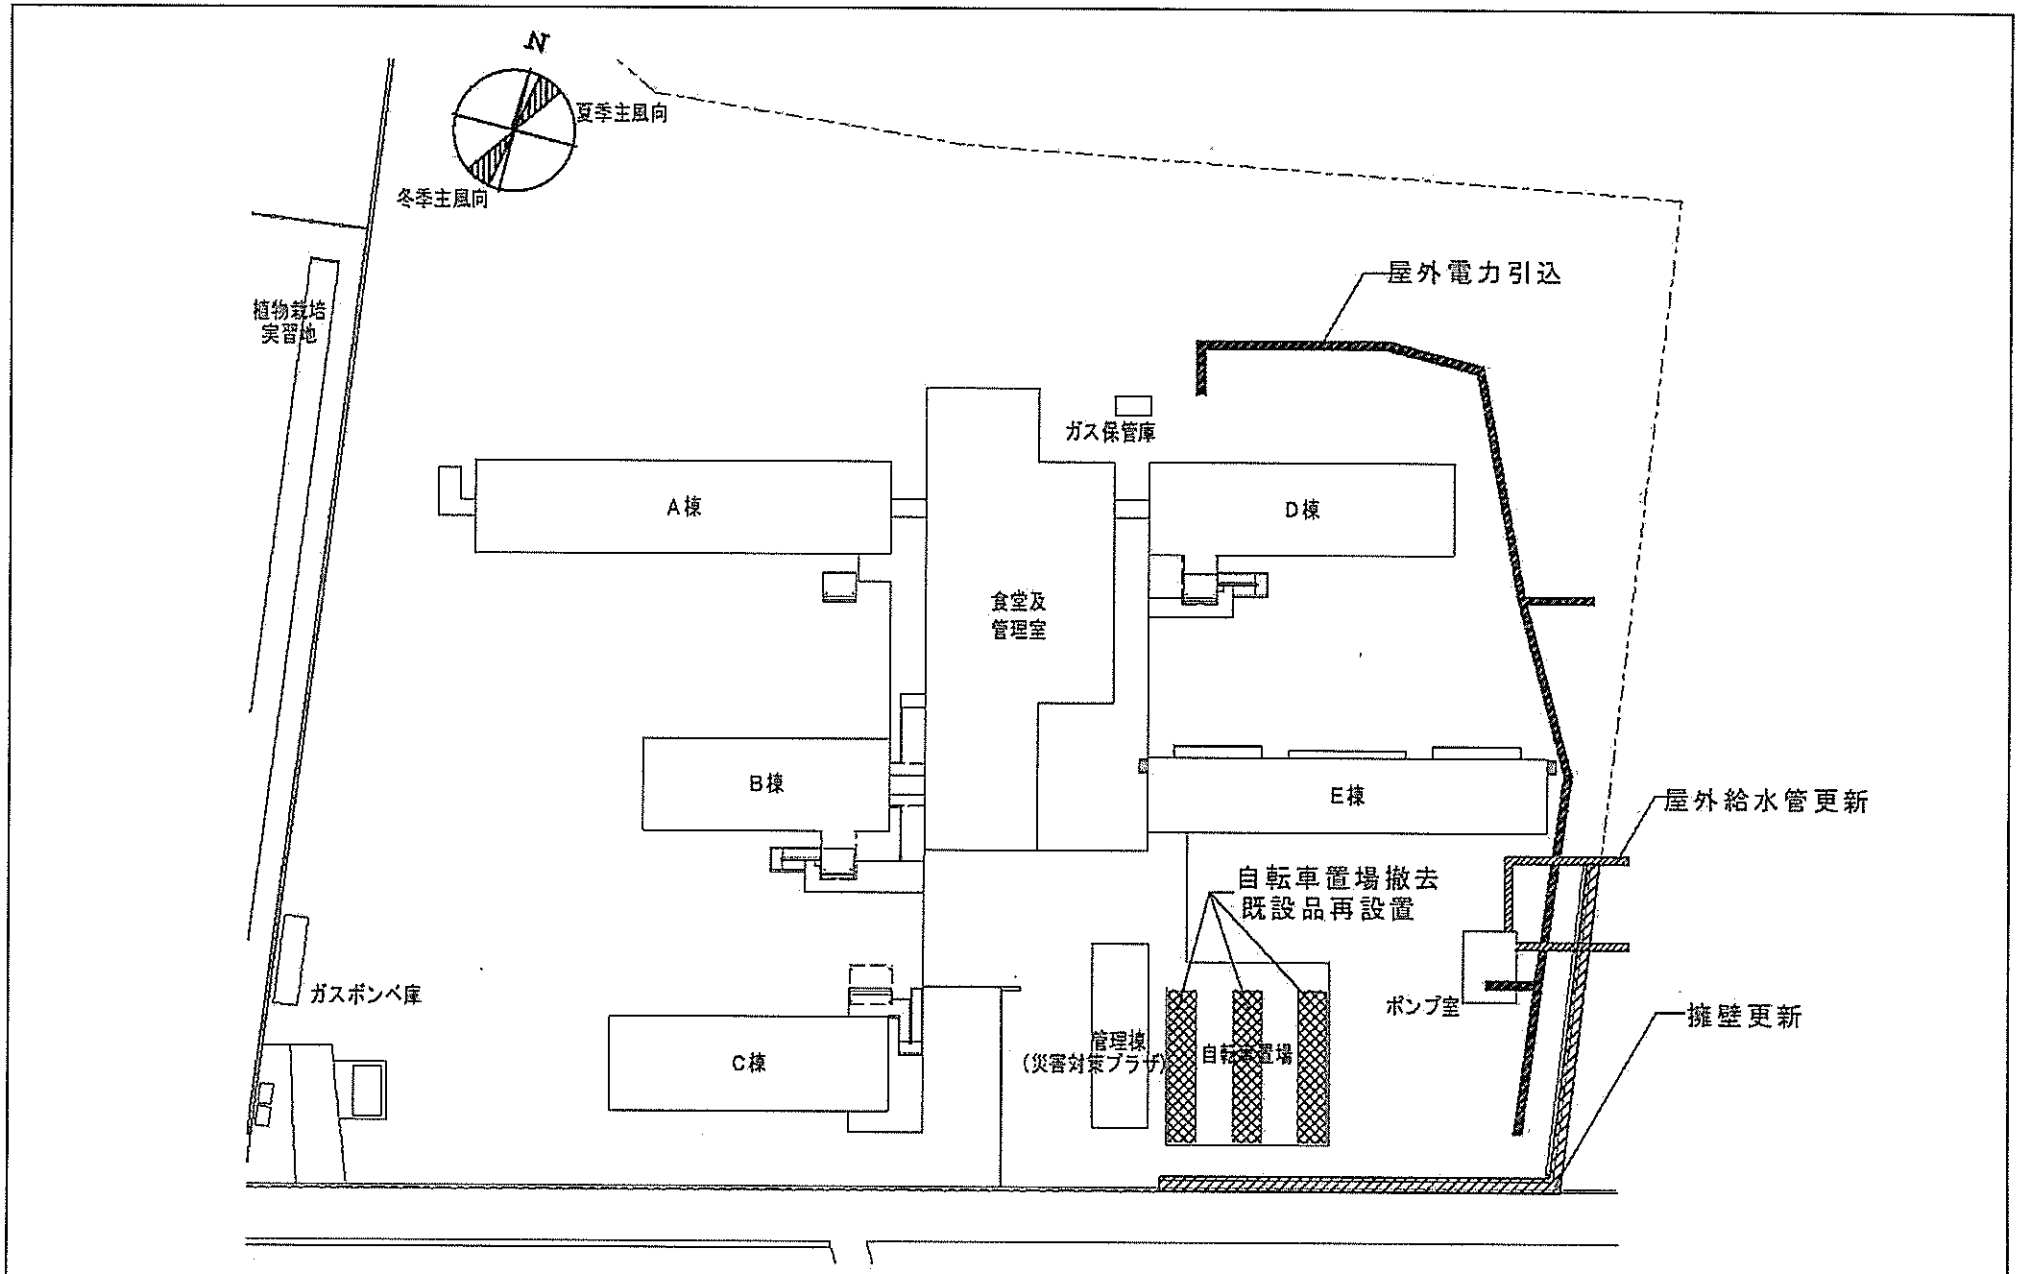

団地名	007 寺町	事業名	富山大学(寺町)基幹・環境整備(擁壁安全対策)	配置図	1/800
-----	--------	-----	-------------------------	-----	-------

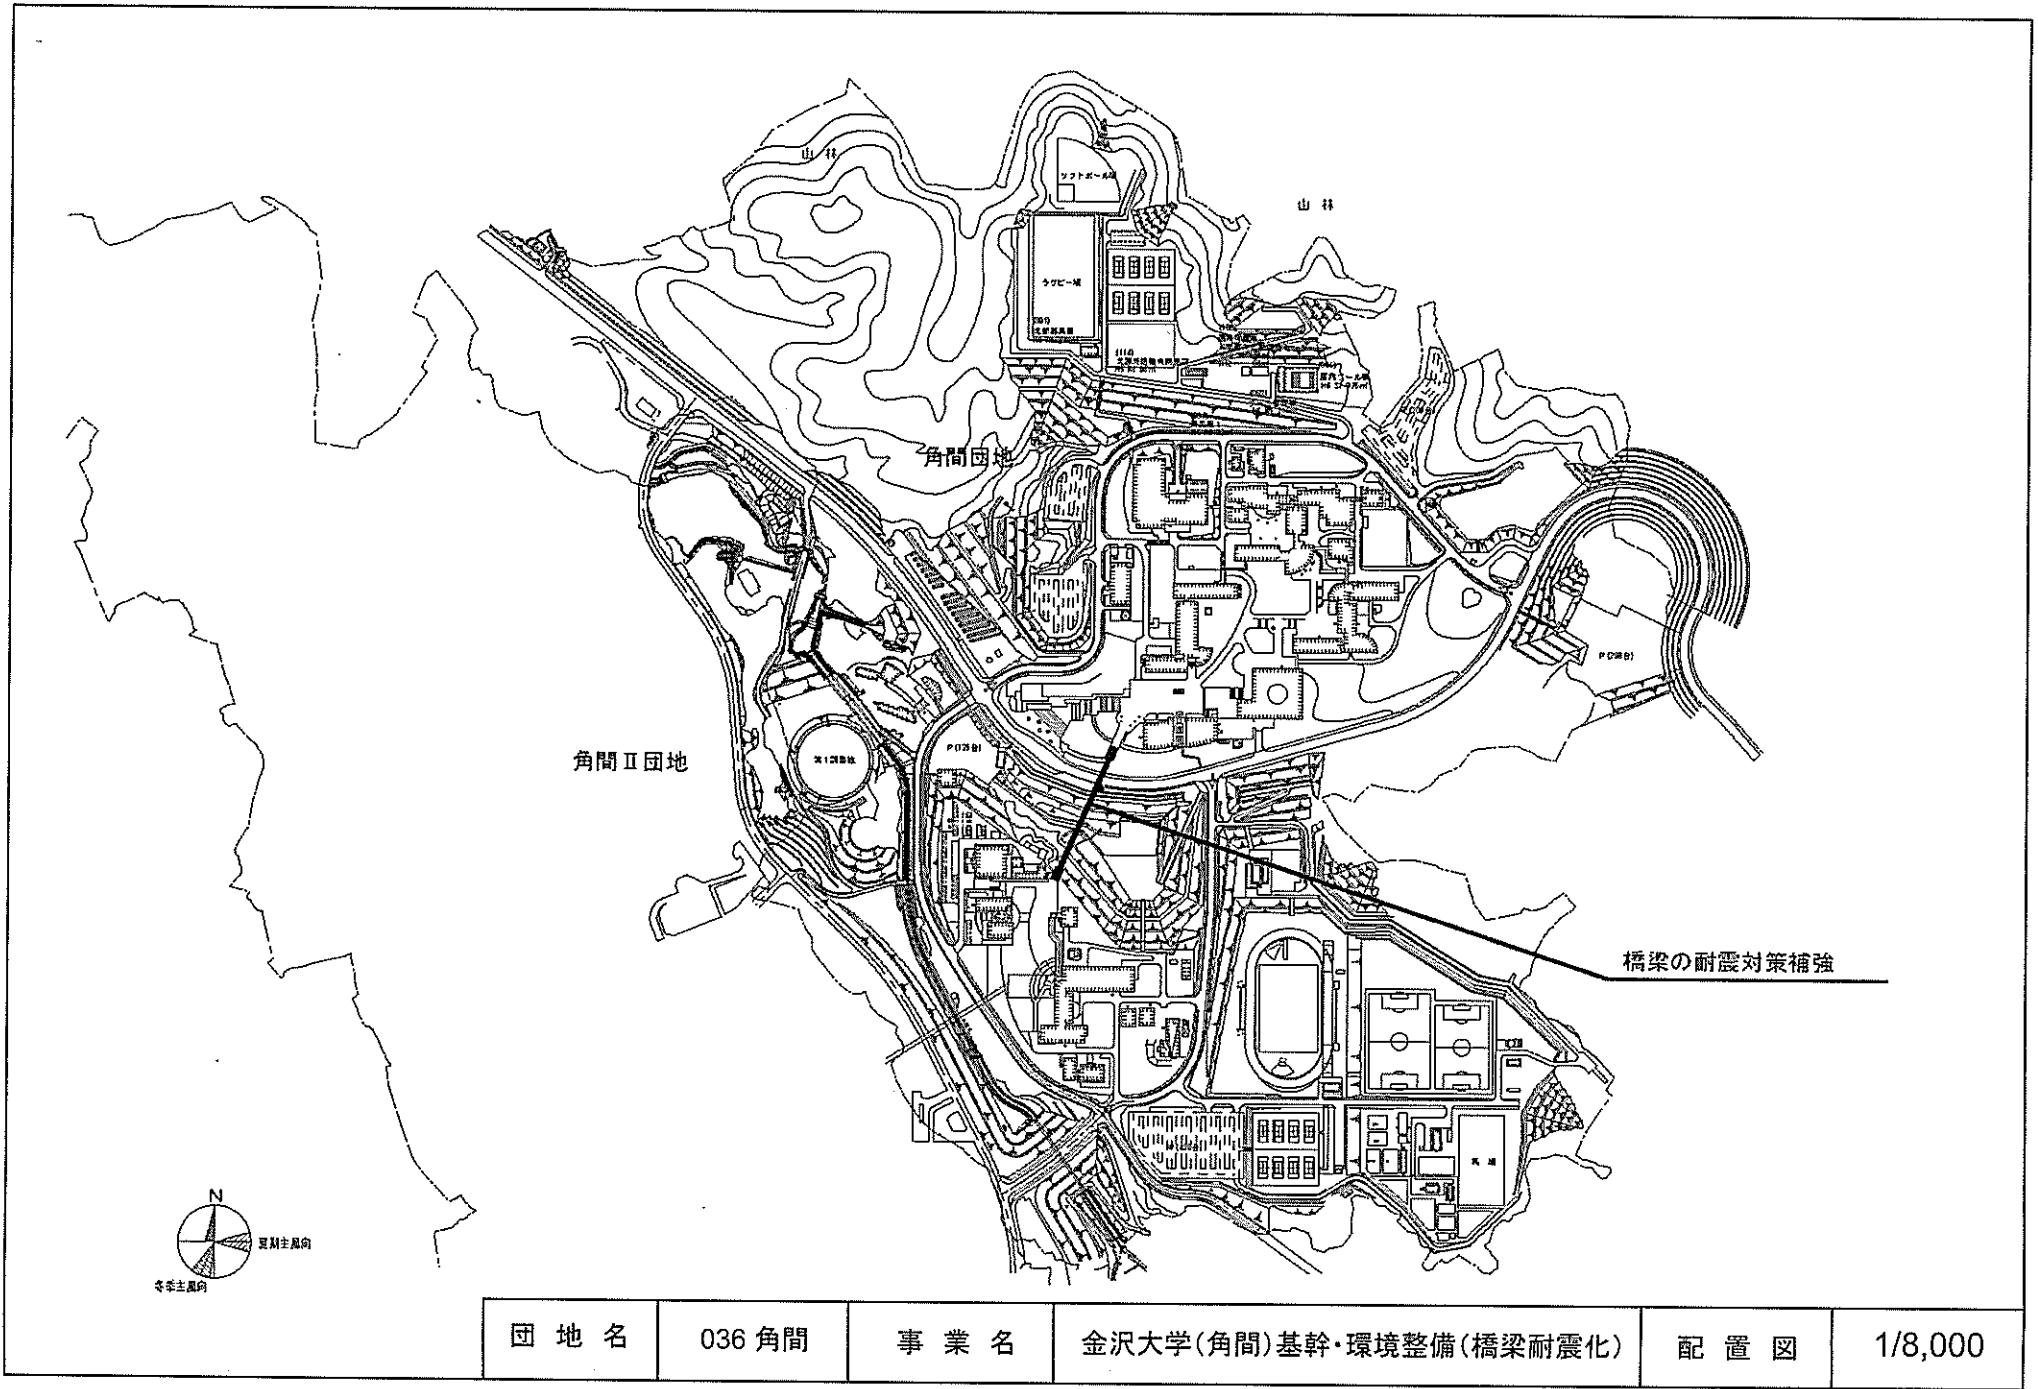

団地名	036 角間	事業名	金沢大学(角間)基幹・環境整備(橋梁耐震化)	配置図	1/8,000
-----	--------	-----	------------------------	-----	---------

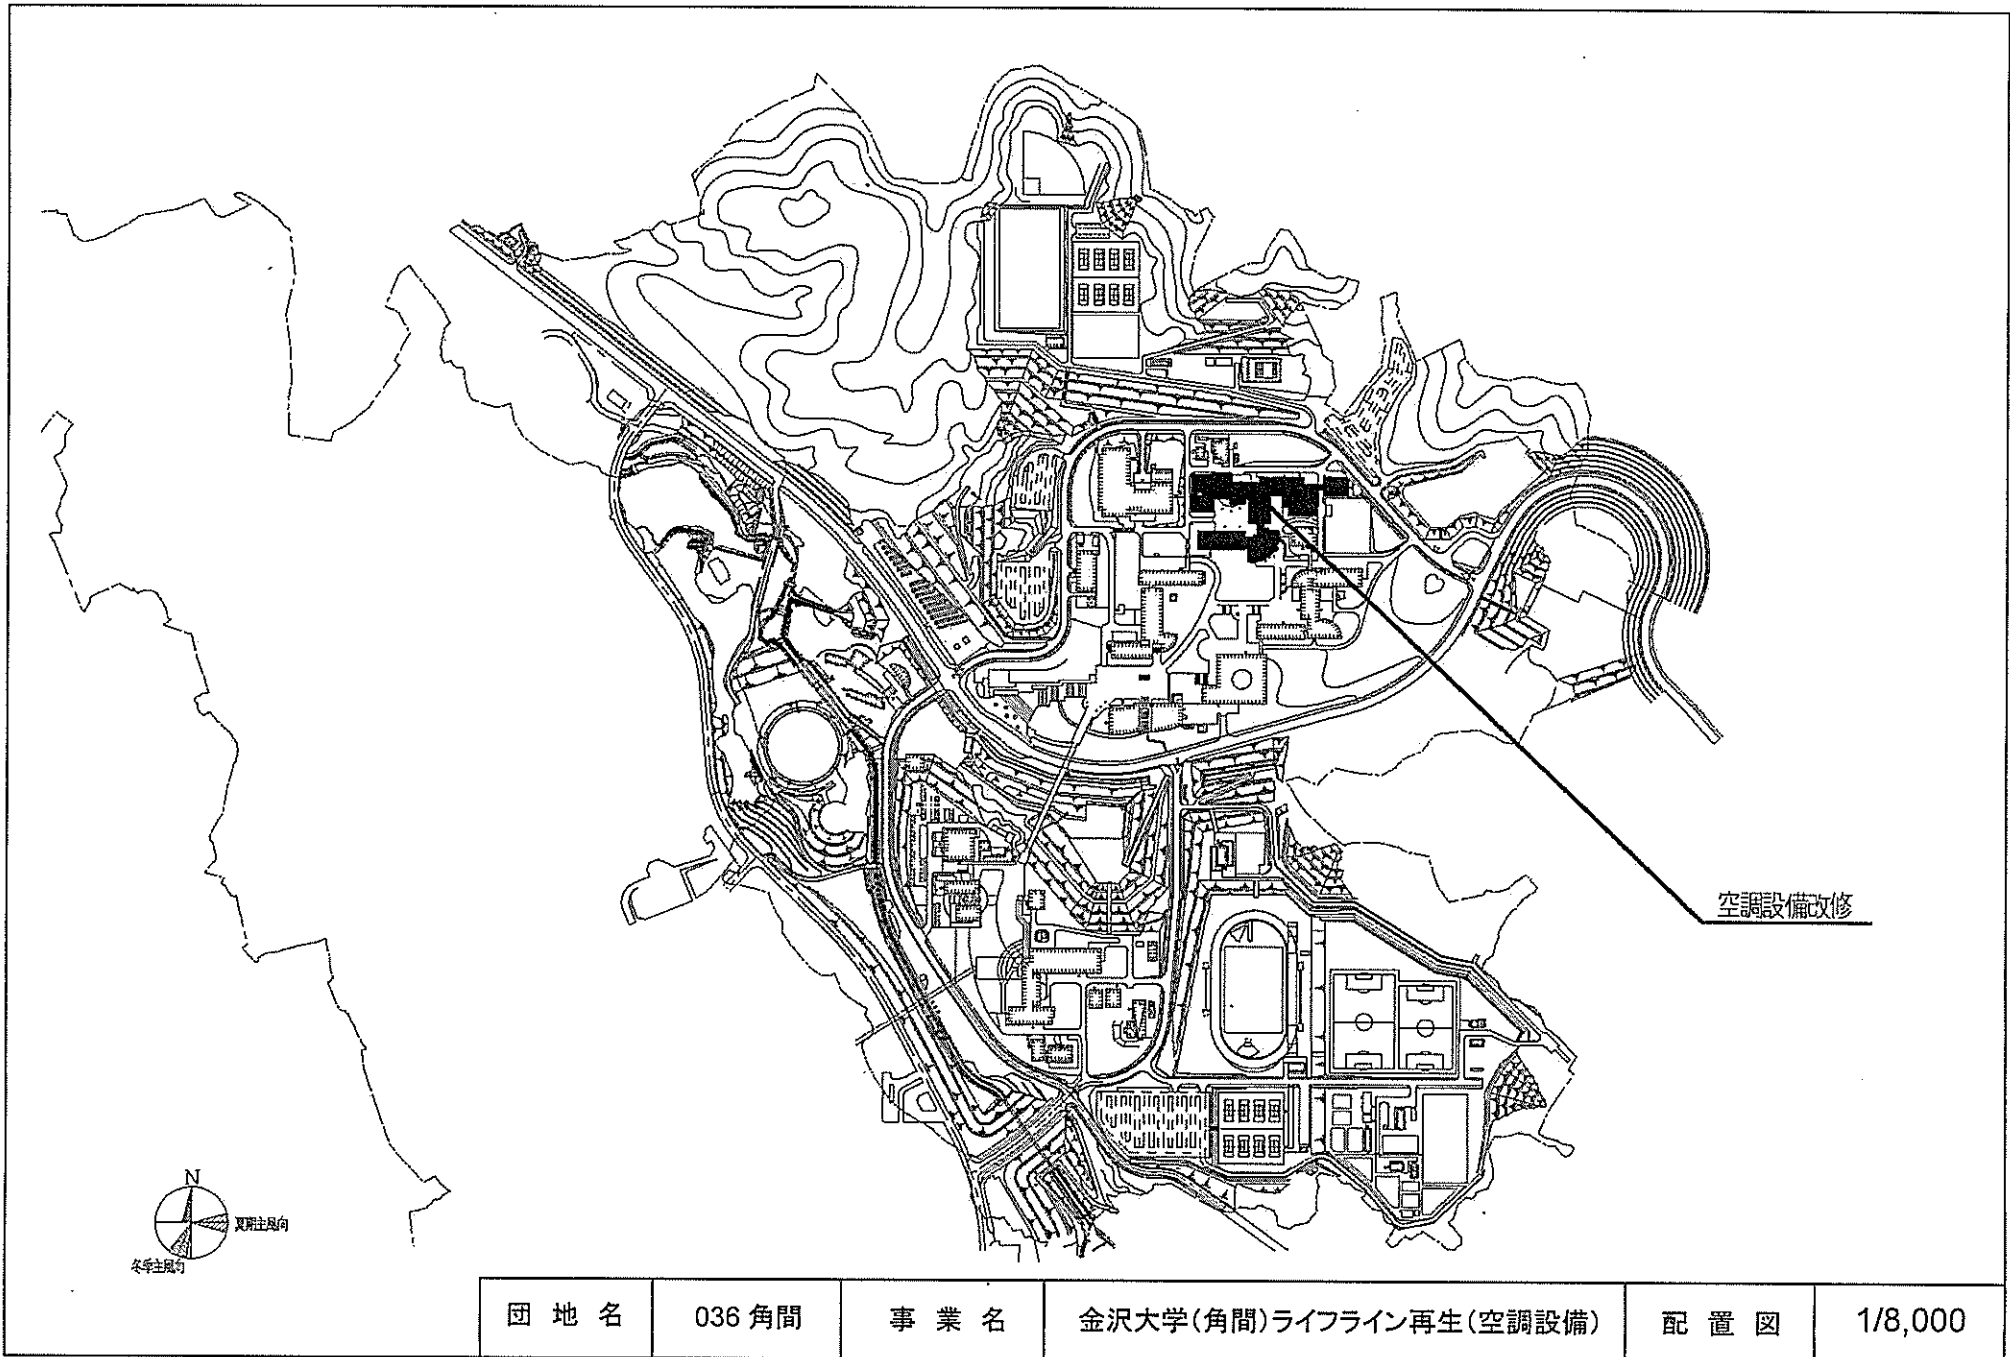

団地名


036 角間

事業名


金沢大学(角間)ライフライン再生(空調設備)

配置図


1/8,000

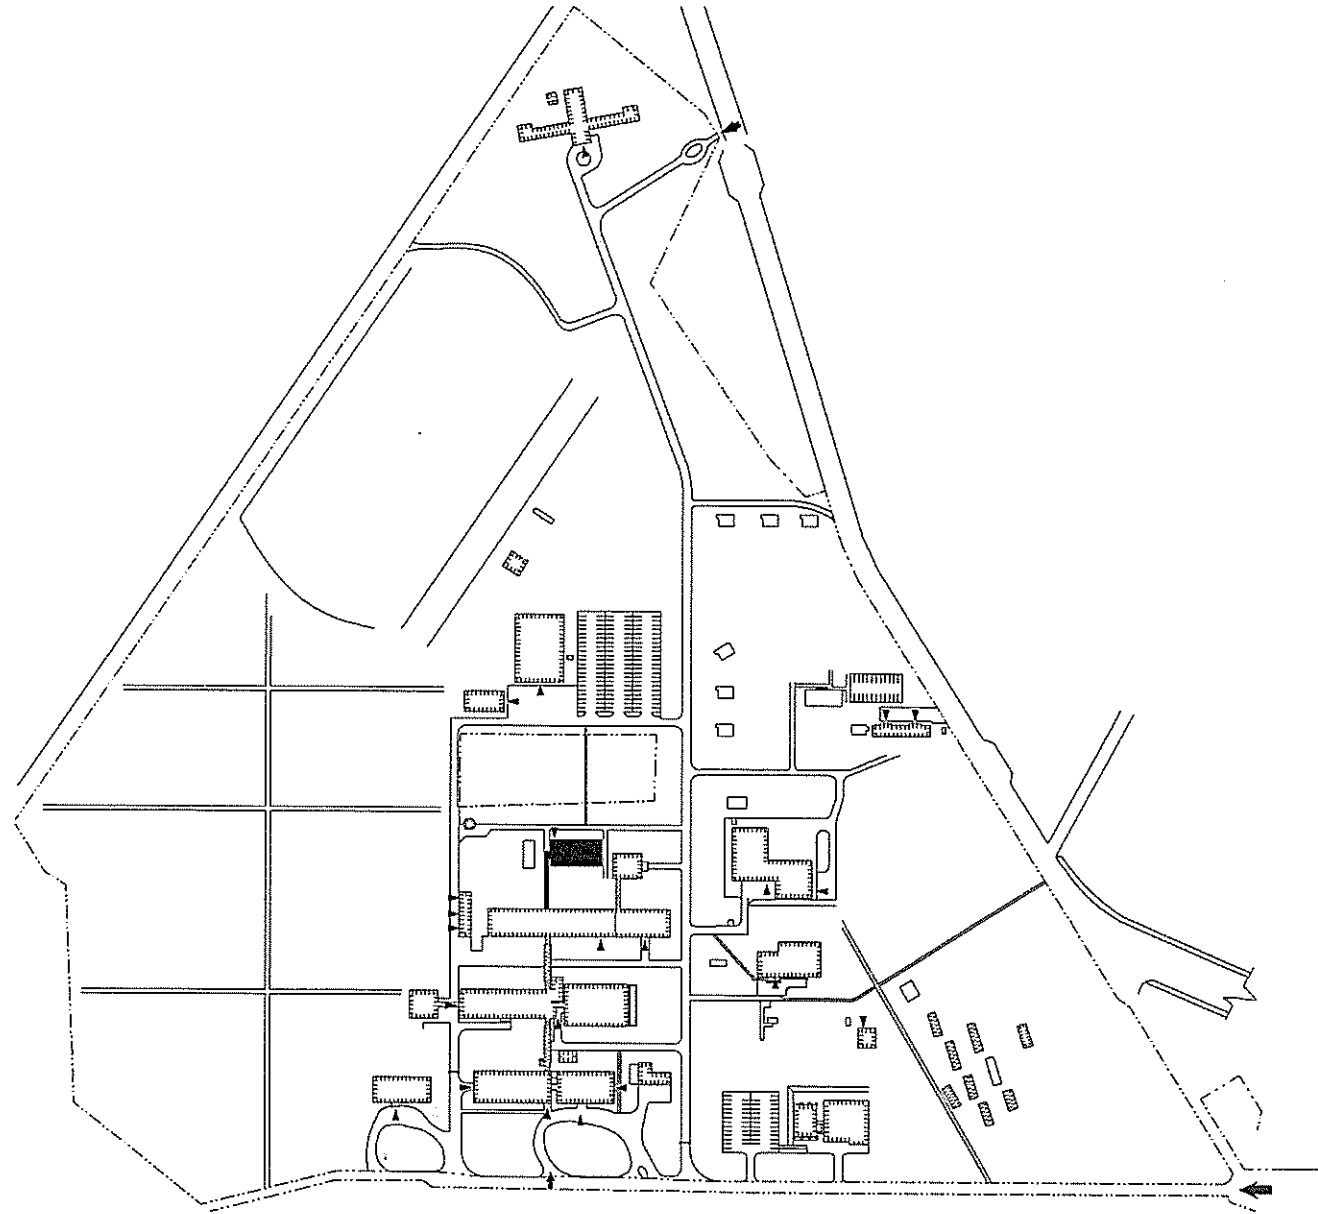



団地名	028 伊那	事業名	信州大学(伊那)総合研究棟改修(農学系)	配置図	1/3000
-----	--------	-----	----------------------	-----	--------

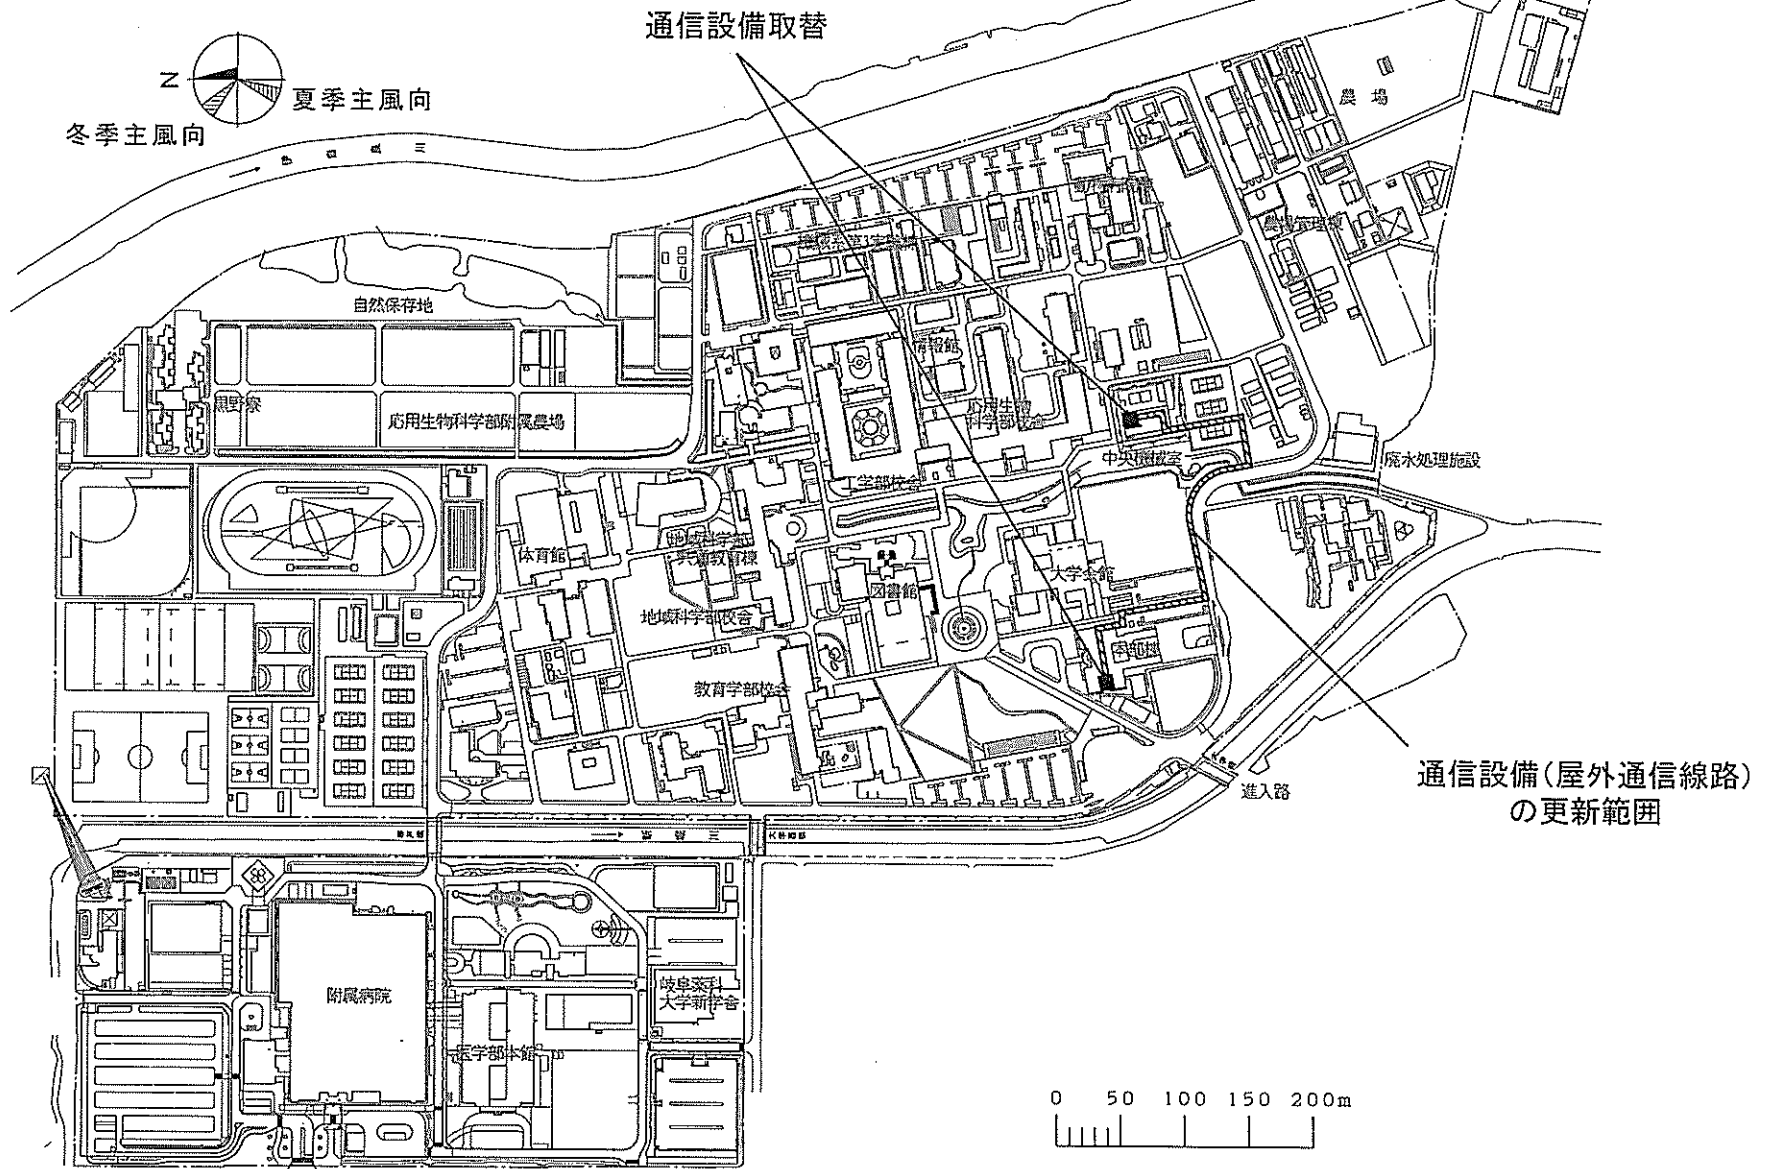

団地名	017 柳戸	事業名	岐阜大学(柳戸)ライフライン再生(通信設備)	配置図	1/6000
-----	--------	-----	------------------------	-----	--------

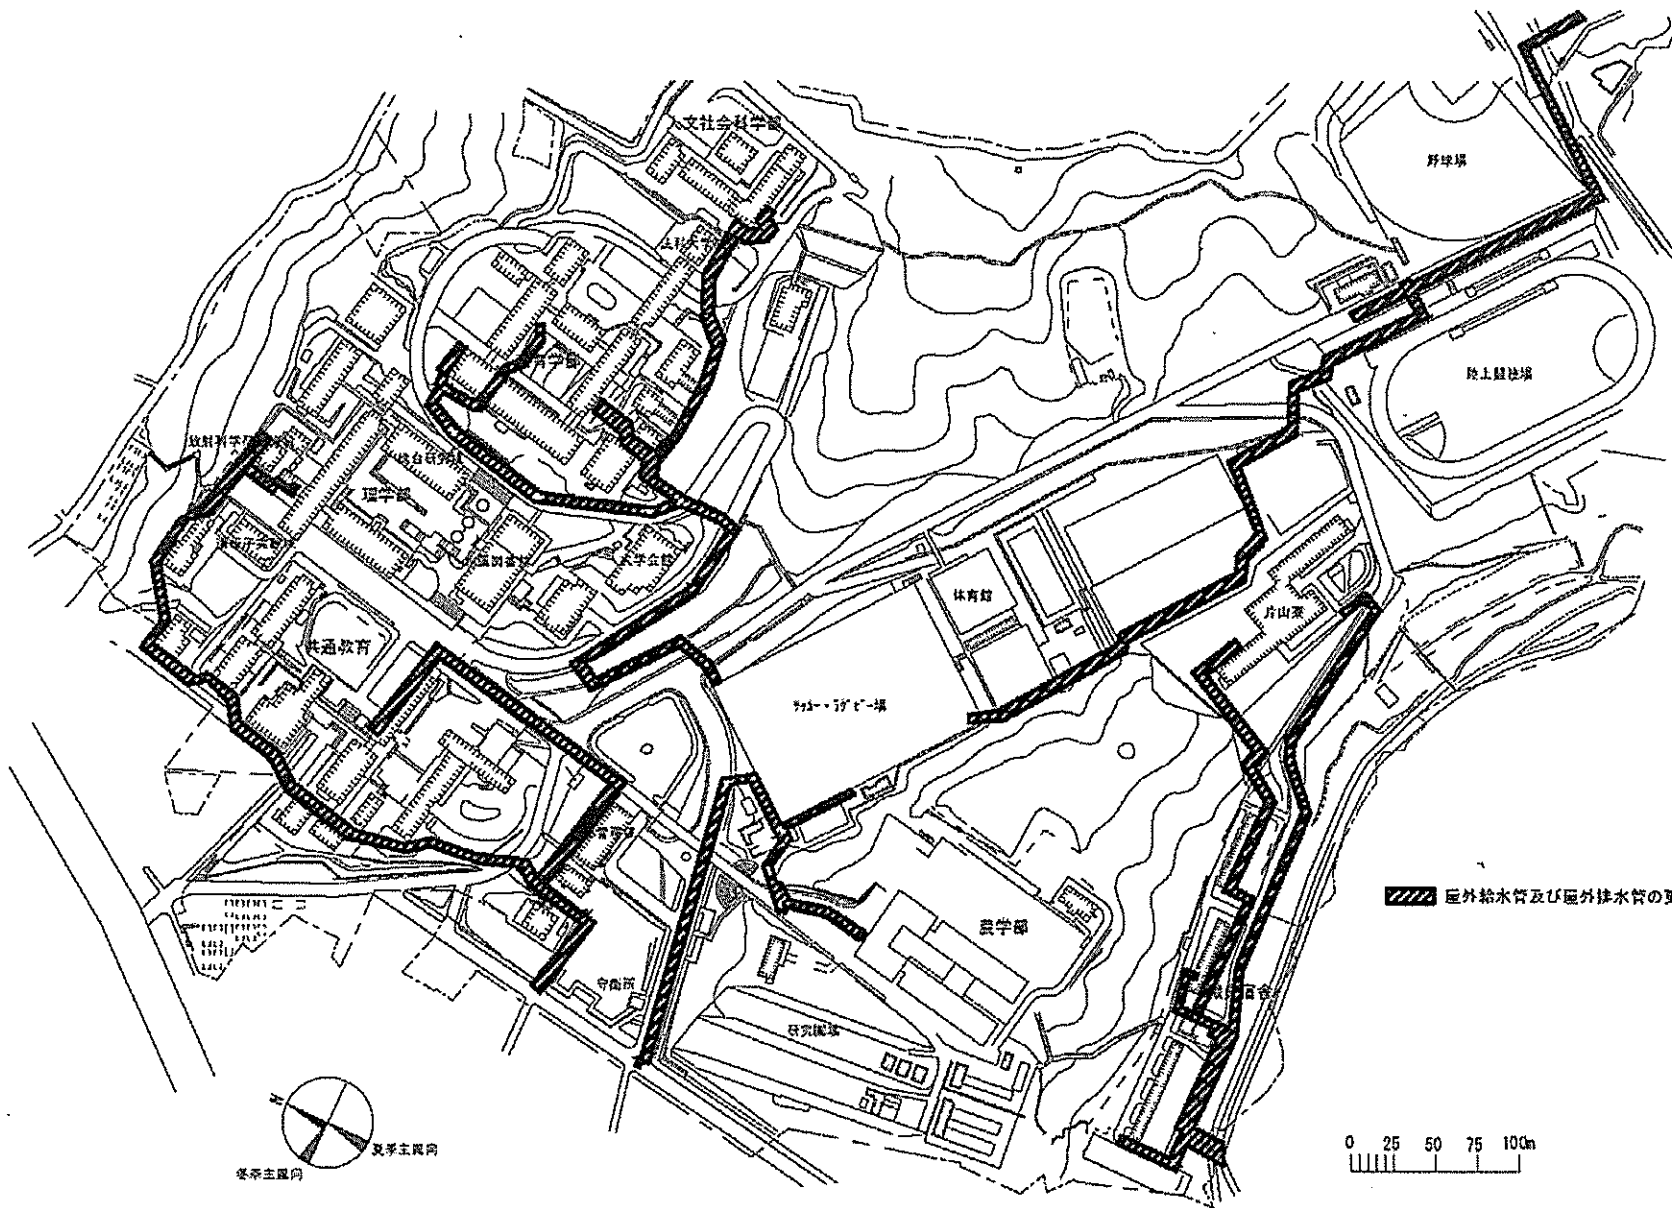


団地名	001大谷	事業名	静岡大学(大谷)ライフライン再生(給排水設備)	配置図	1/4,000
-----	-------	-----	-------------------------	-----	---------

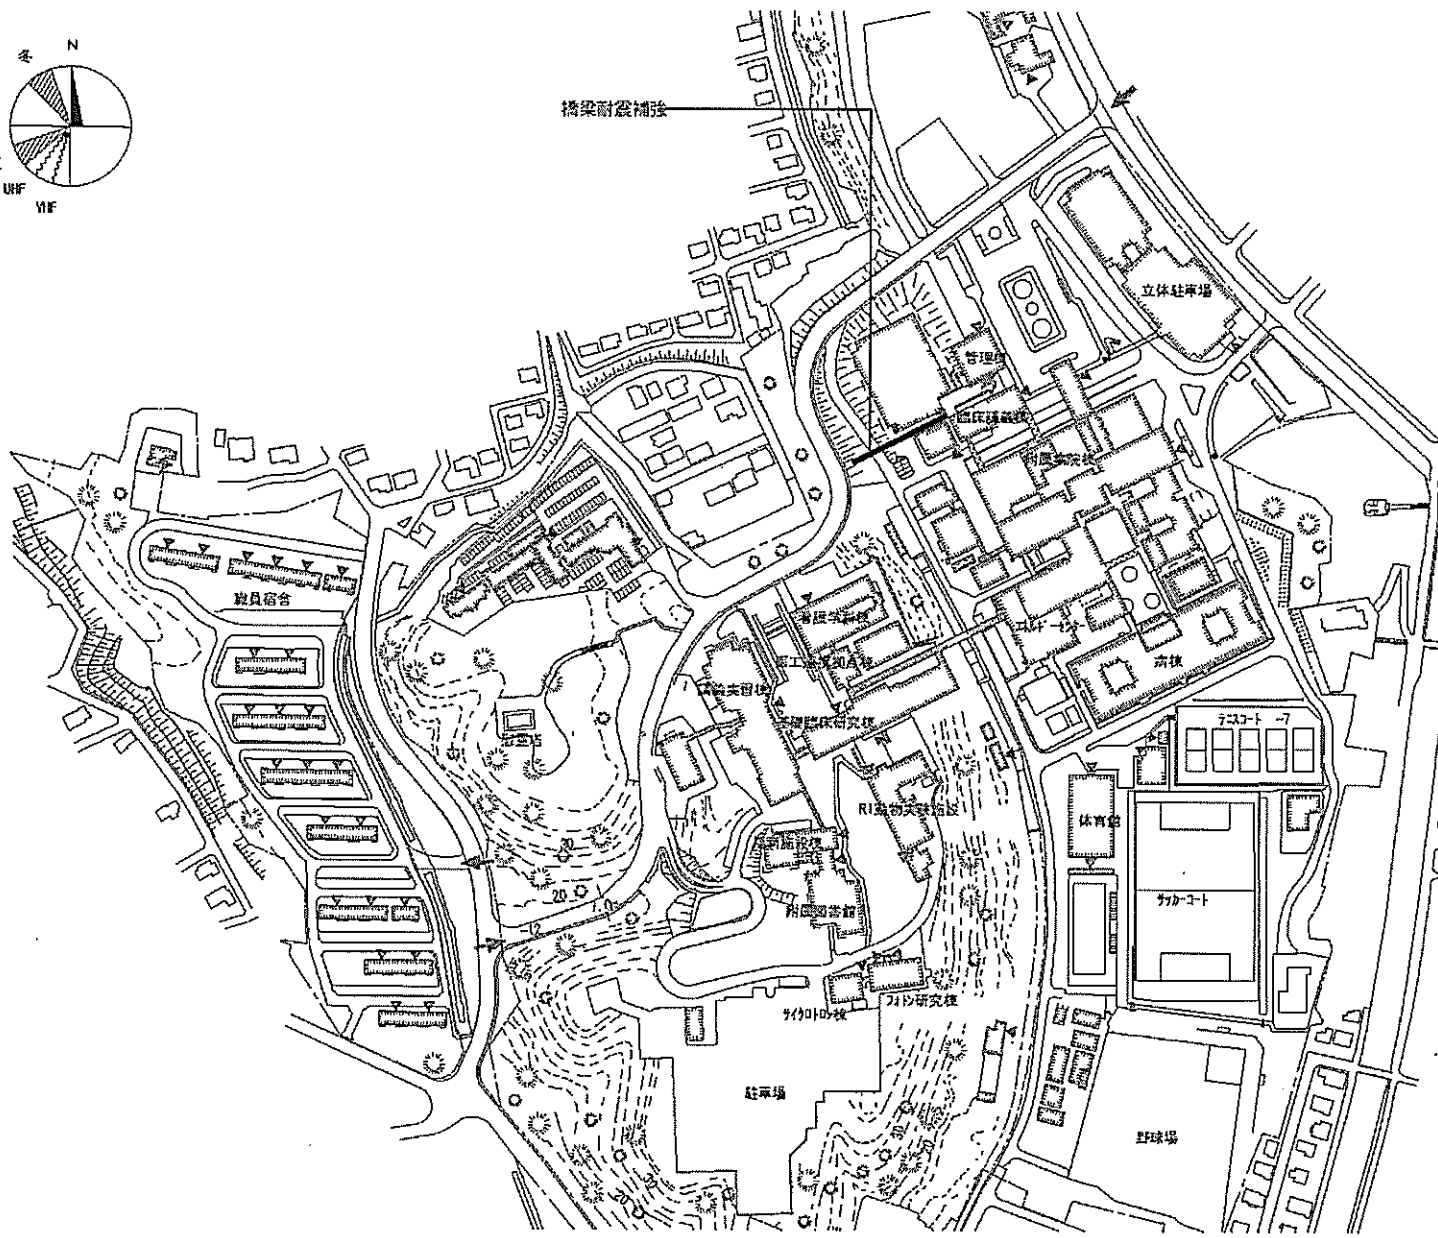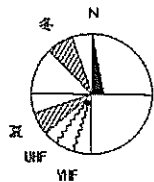


団地名	001 半田	事業名	浜松医科大学(半田)基幹・環境整備(橋梁耐震化)	配置図	1/4000
-----	--------	-----	--------------------------	-----	--------

受変電設備の更新

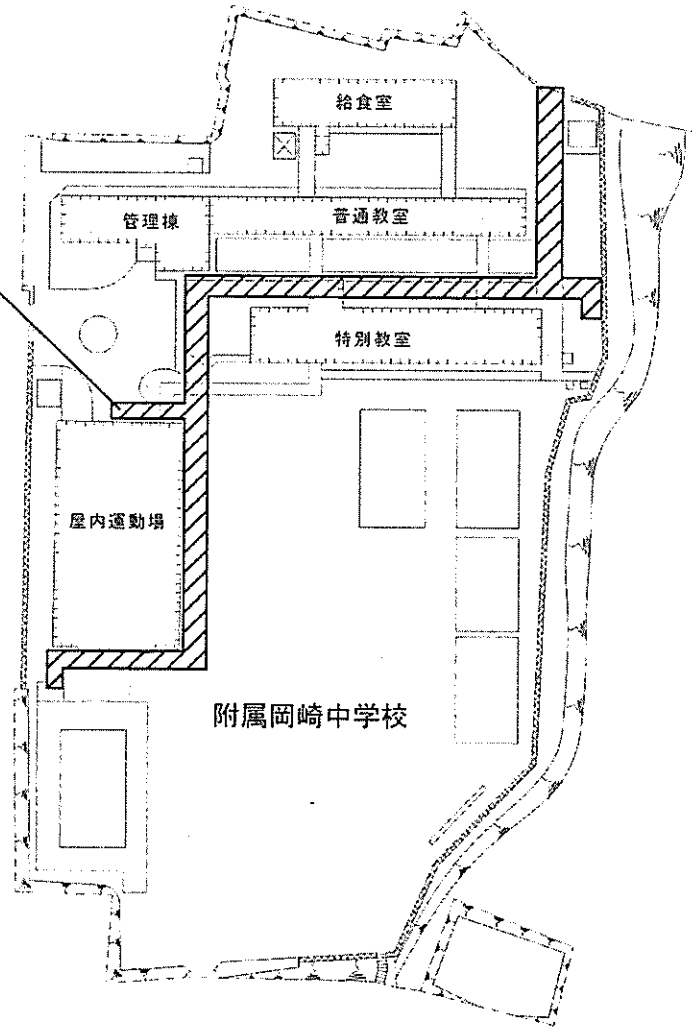


団地名	003 栗林	事業名	愛知教育大学(栗林)ライフライン再生(電気設備)	配置図	1/1500
-----	--------	-----	--------------------------	-----	--------

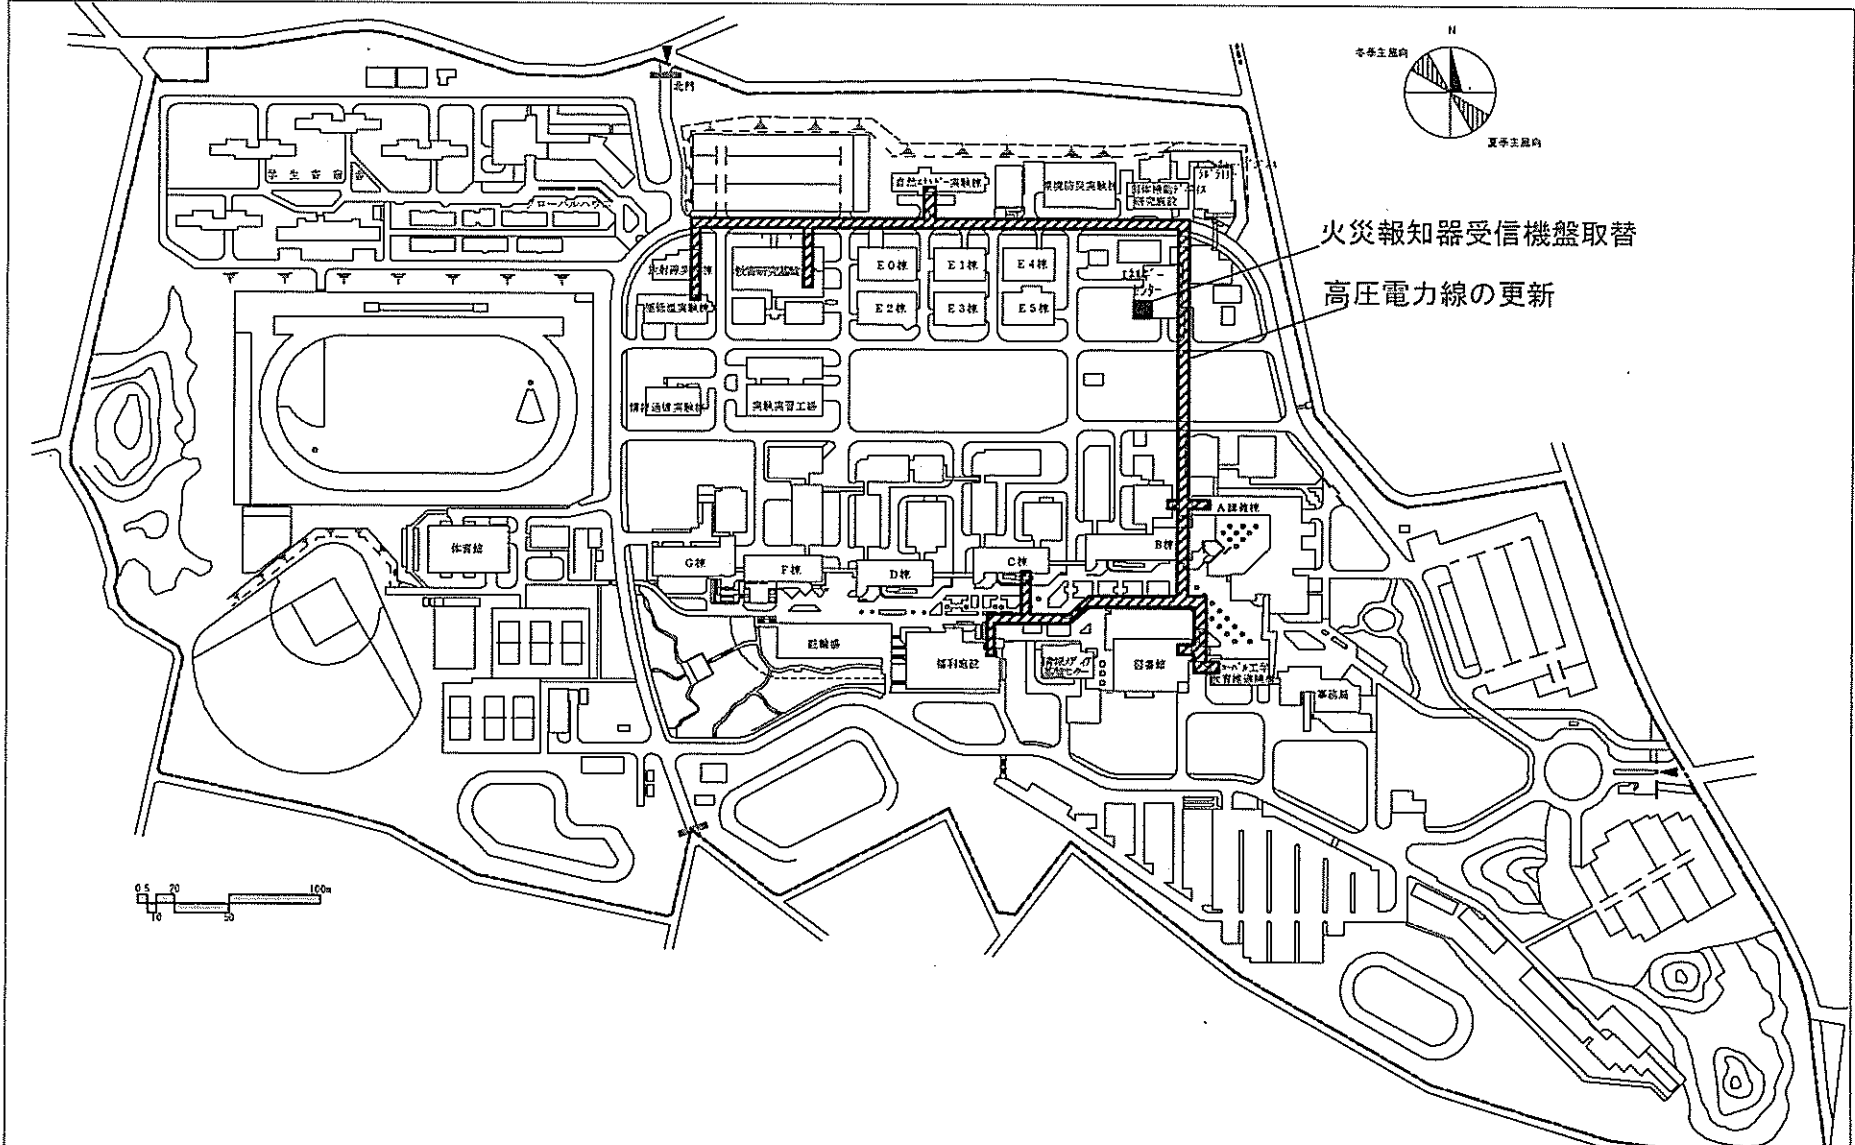

火災報知器受信機盤取替
 高圧電力線の更新

(天伯町) ライフライン再生 (給排水設備等)


団地名	001 天伯町	事業名	豊橋技術科学大学 (天伯町) ライフライン再生 (電気設備)	配置図	1/4000
-----	---------	-----	--------------------------------	-----	--------

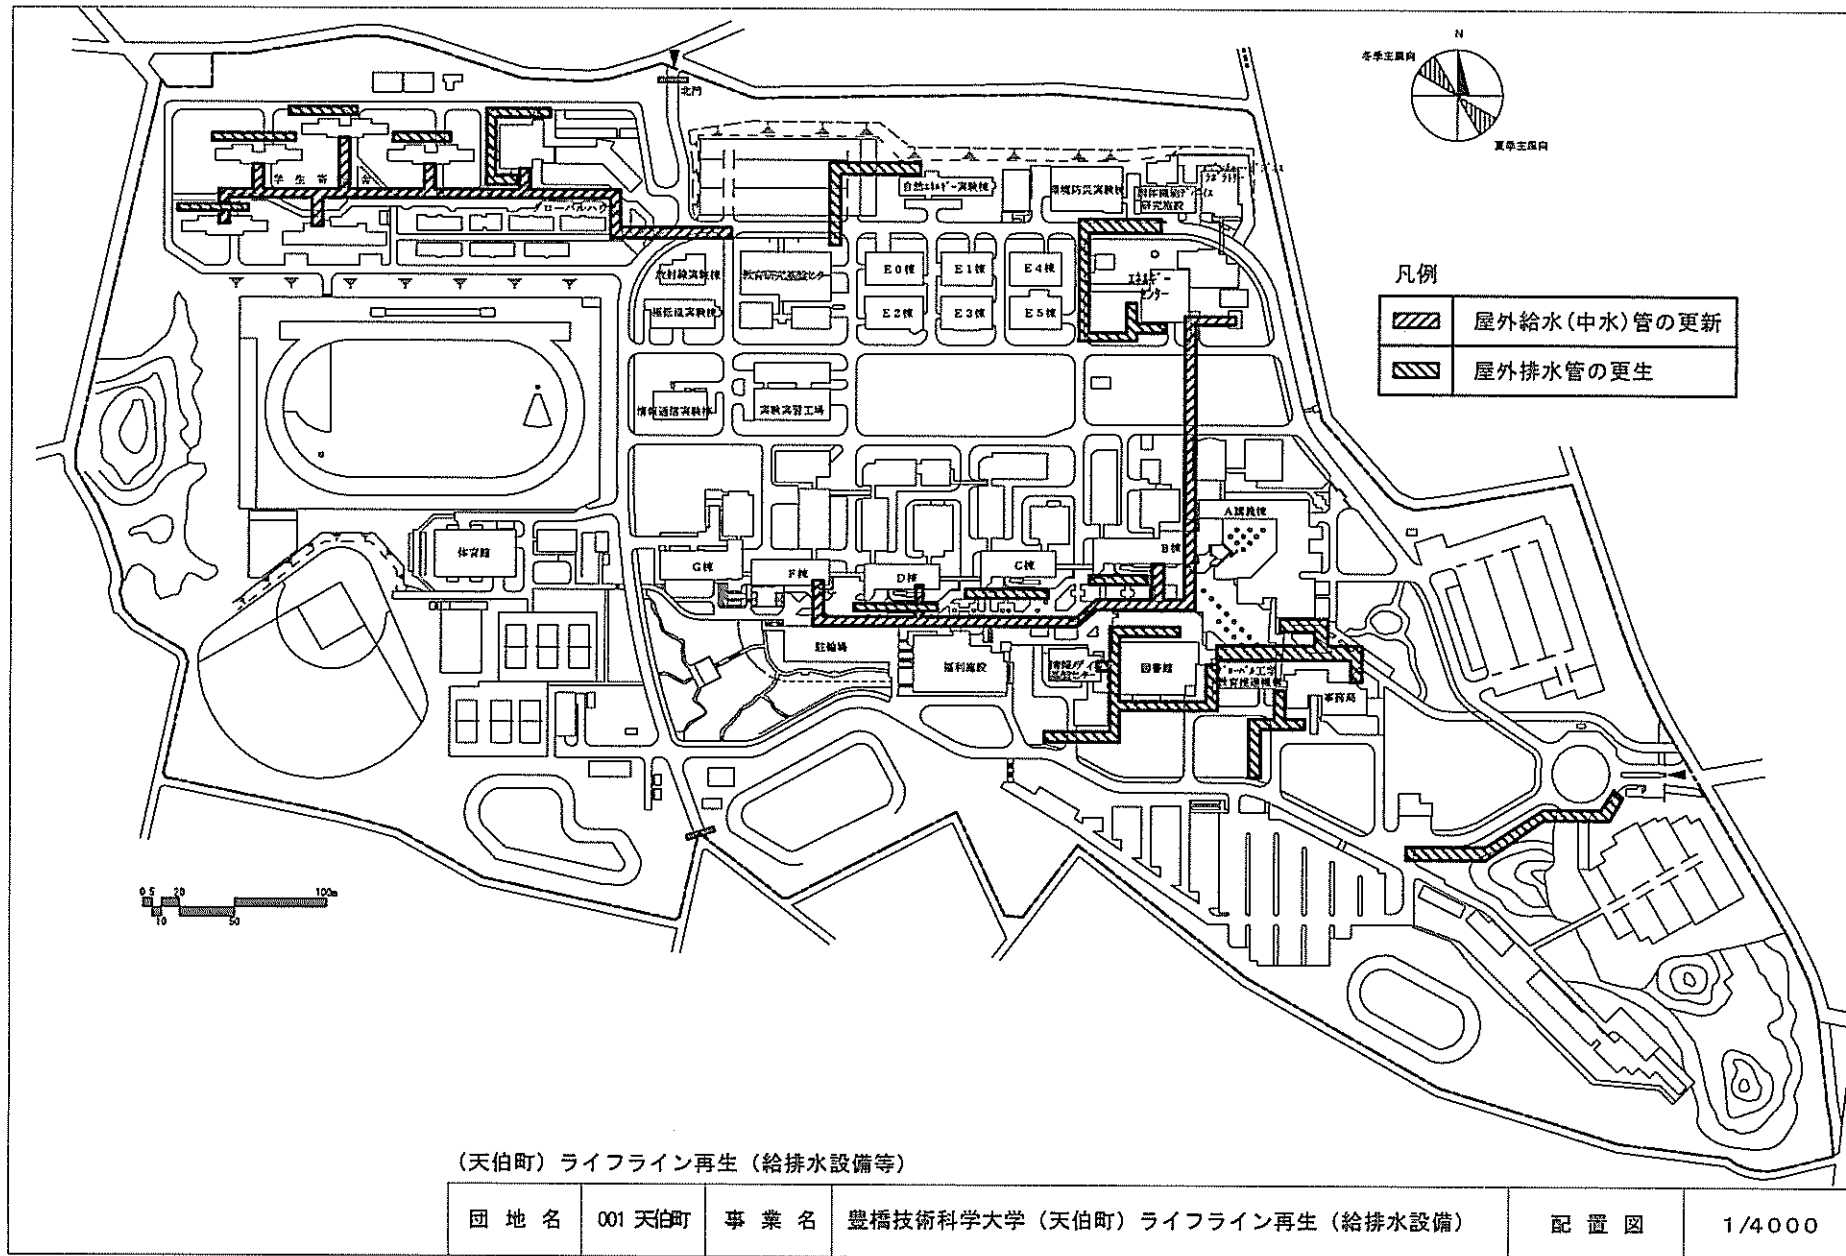


5-4-23M




北
南

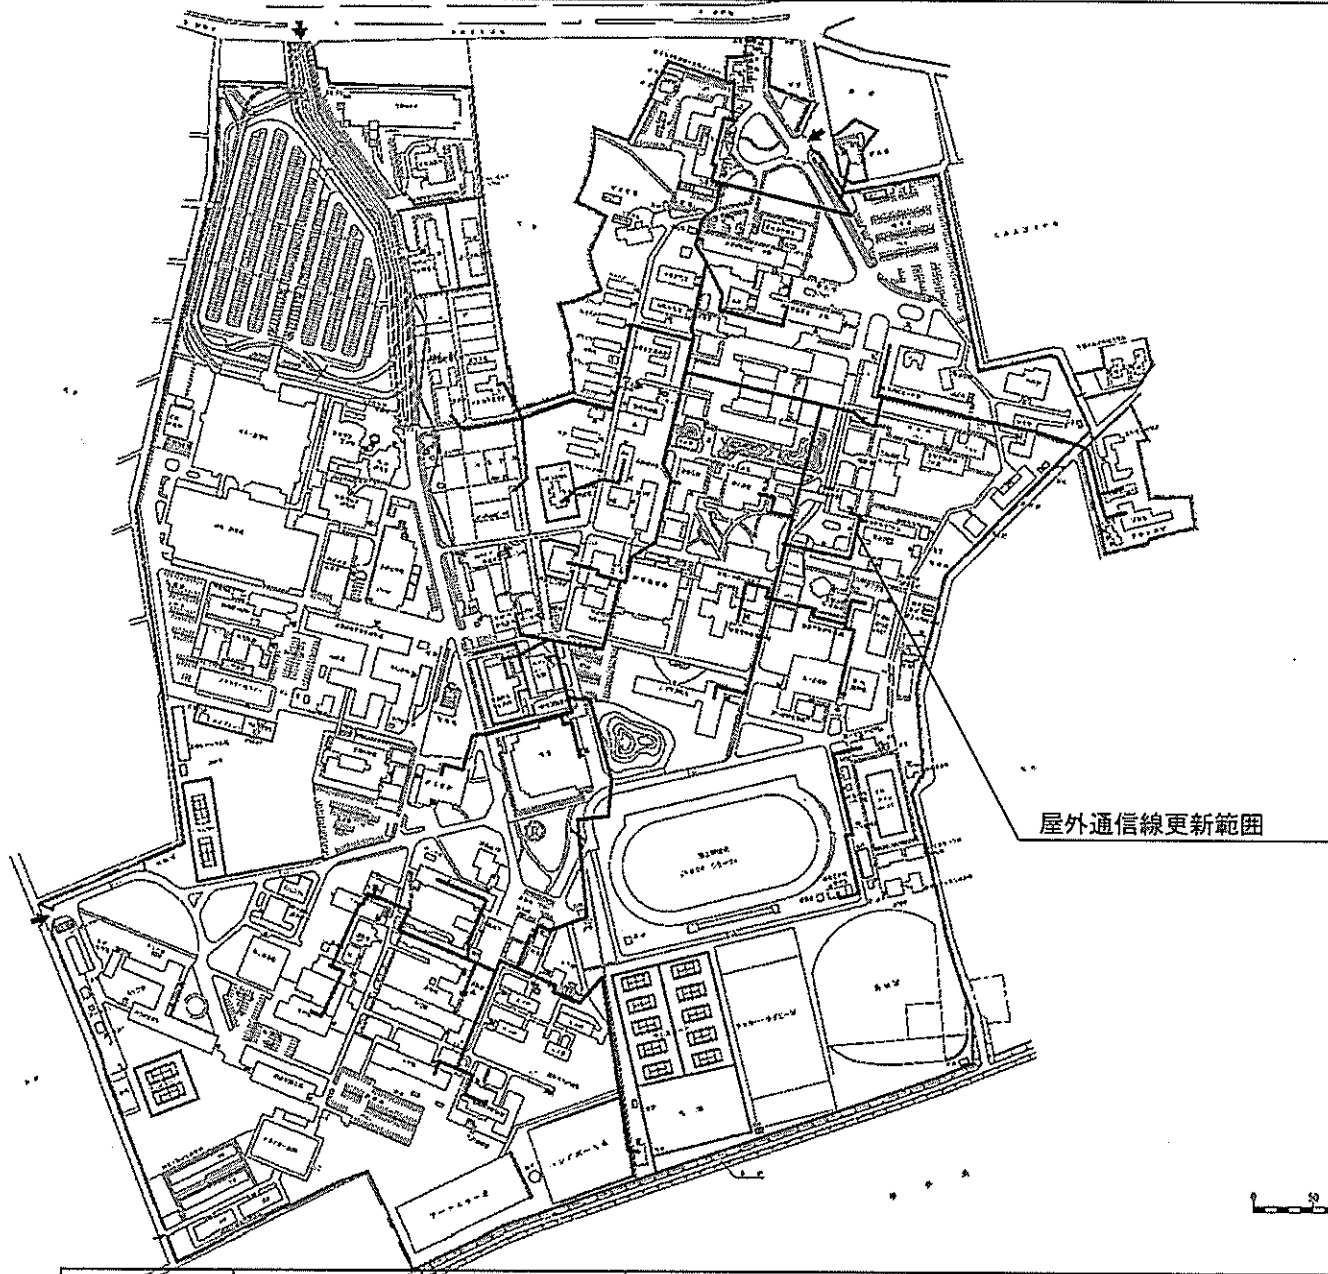

団地名	001 上浜	事業名	三重大学(上浜)ライフライン再生(通信設備)	配置図	1/6000
-----	--------	-----	------------------------	-----	--------

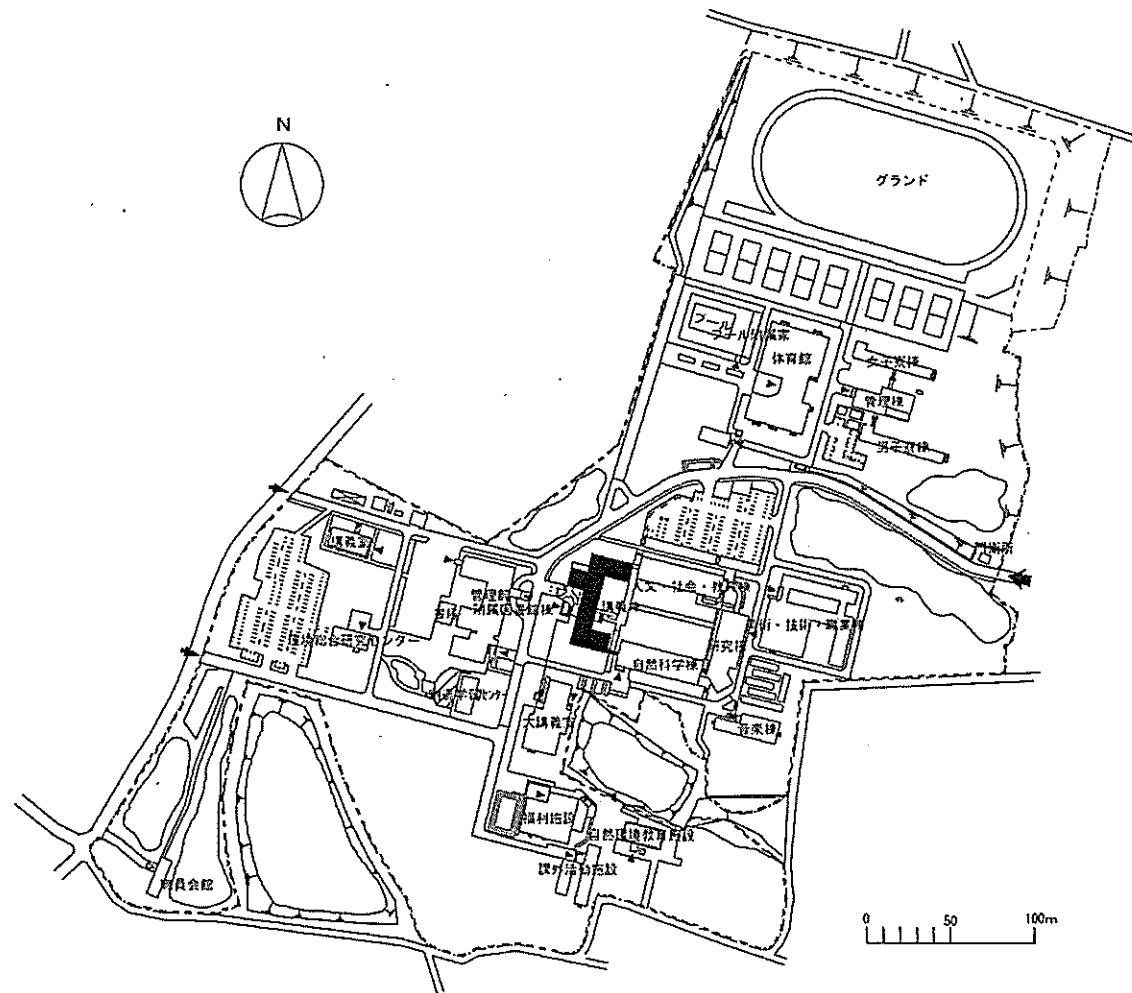


団地名	007 石山	事業名	滋賀大学(石山)講義棟改修	配置図	1/4000
-----	--------	-----	---------------	-----	--------

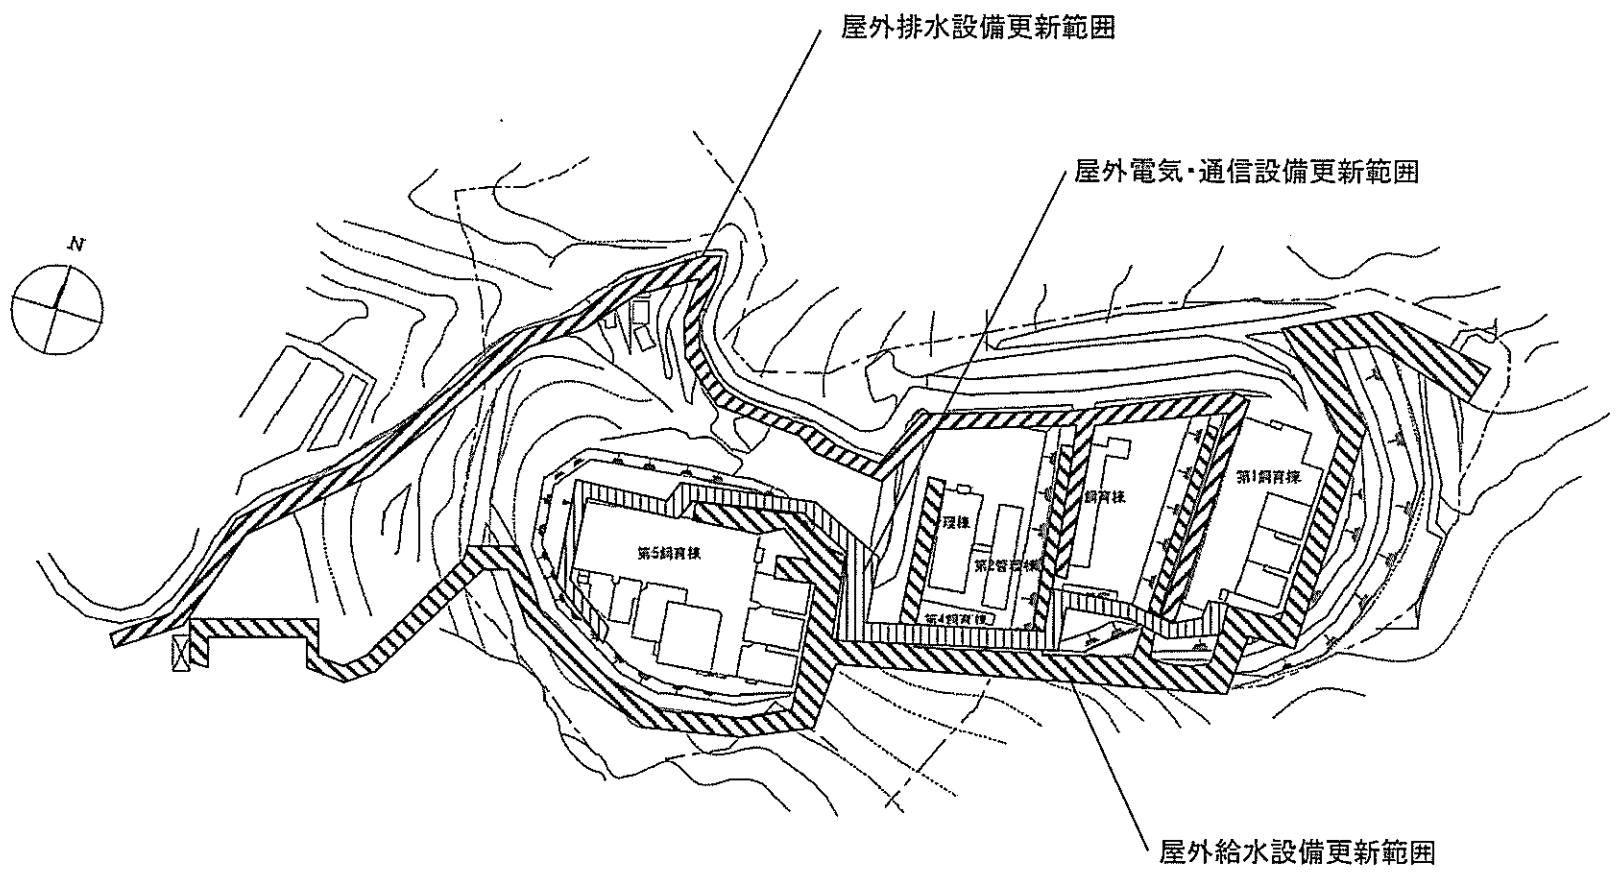


(宇城他) ライフライン再生(給排水設備)

団地名	243 宇城	事業名	京都大学(宇城)ライフライン再生(給排水設備)	配置図	1/2000
-----	--------	-----	-------------------------	-----	--------

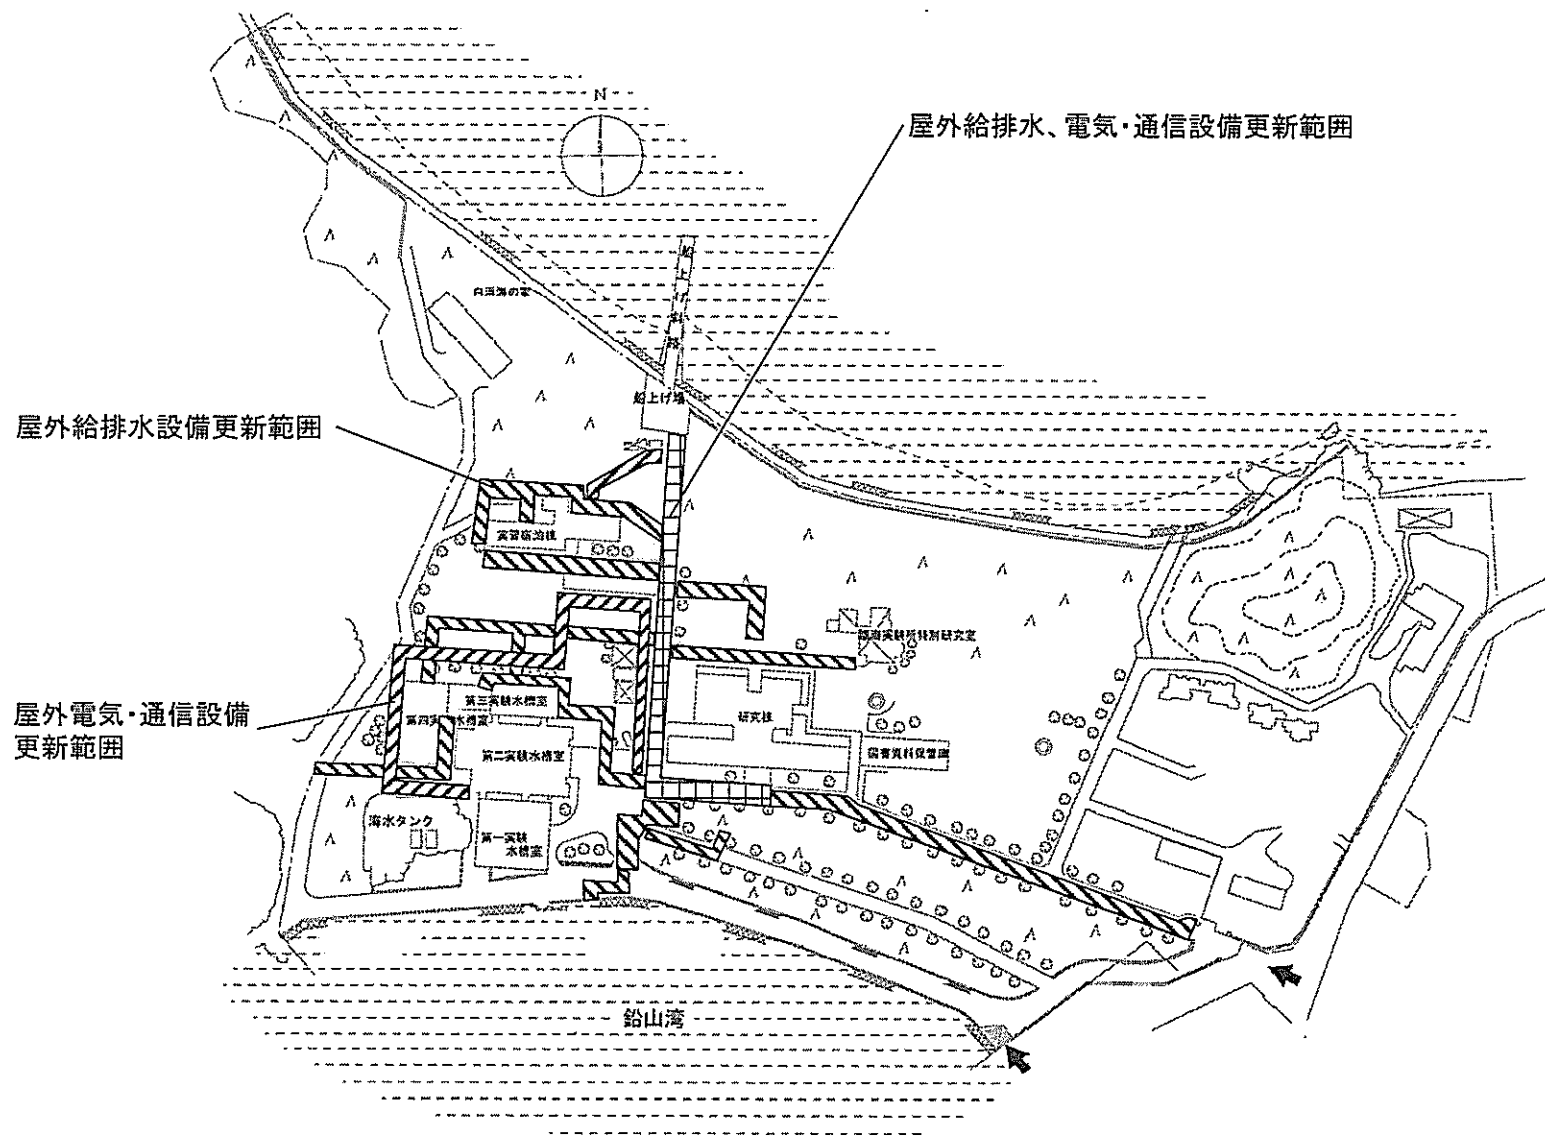


(宇城他) ライフライン再生(給排水設備)

団地名	040 瀬戸	事業名	京都大学(瀬戸)ライフライン再生(給排水設備)	配置図	1/2000
-----	--------	-----	-------------------------	-----	--------

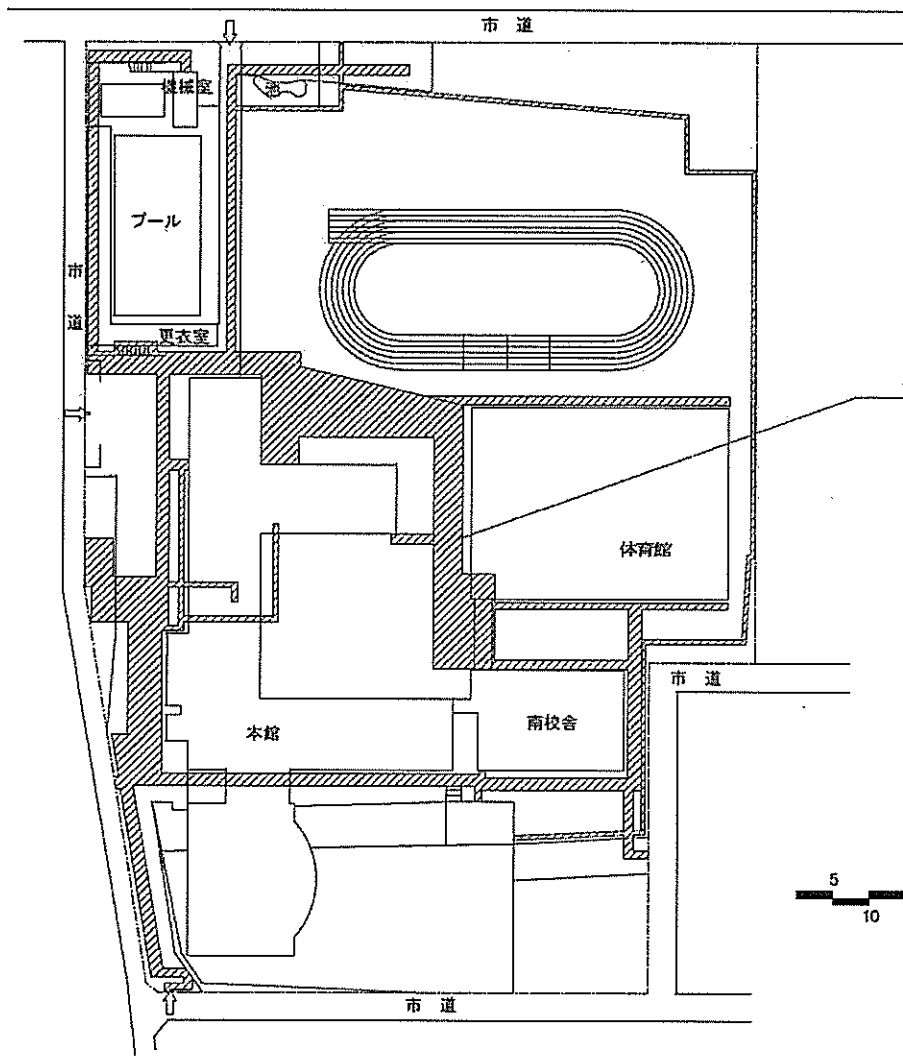


屋外給排水設備の更新範囲

団地名	005 筒井伊賀	事業名	京都教育大学(筒井伊賀)ライフライン再生(給排水設備)	配置図	1/1,000
-----	----------	-----	-----------------------------	-----	---------

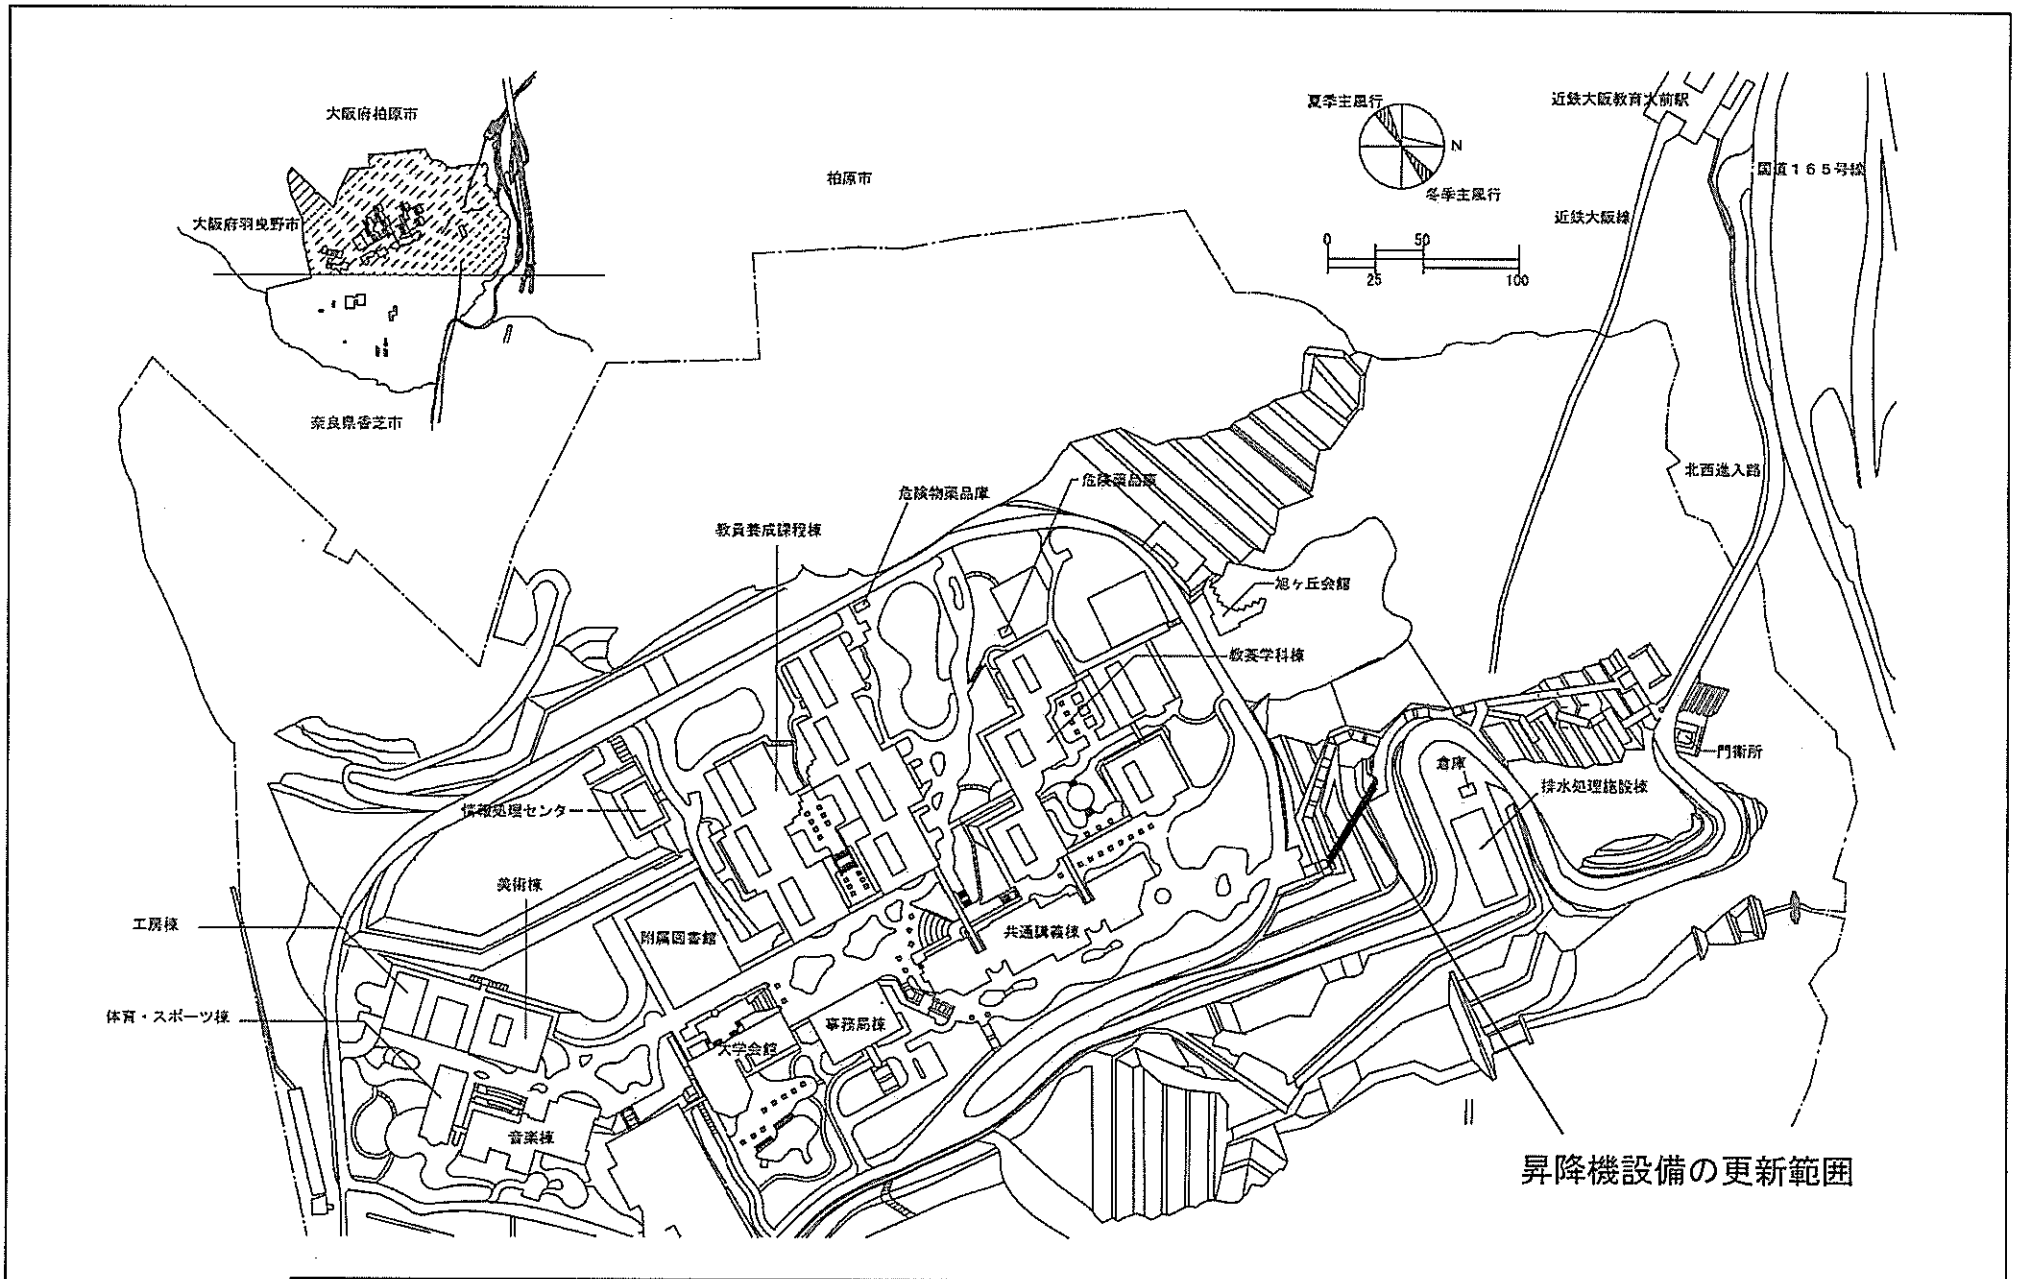

団地名	012 旭ヶ丘	事業名	大阪教育大学(旭ヶ丘)基幹・環境整備(昇降機設備)	配置図	1/4000
-----	---------	-----	---------------------------	-----	--------

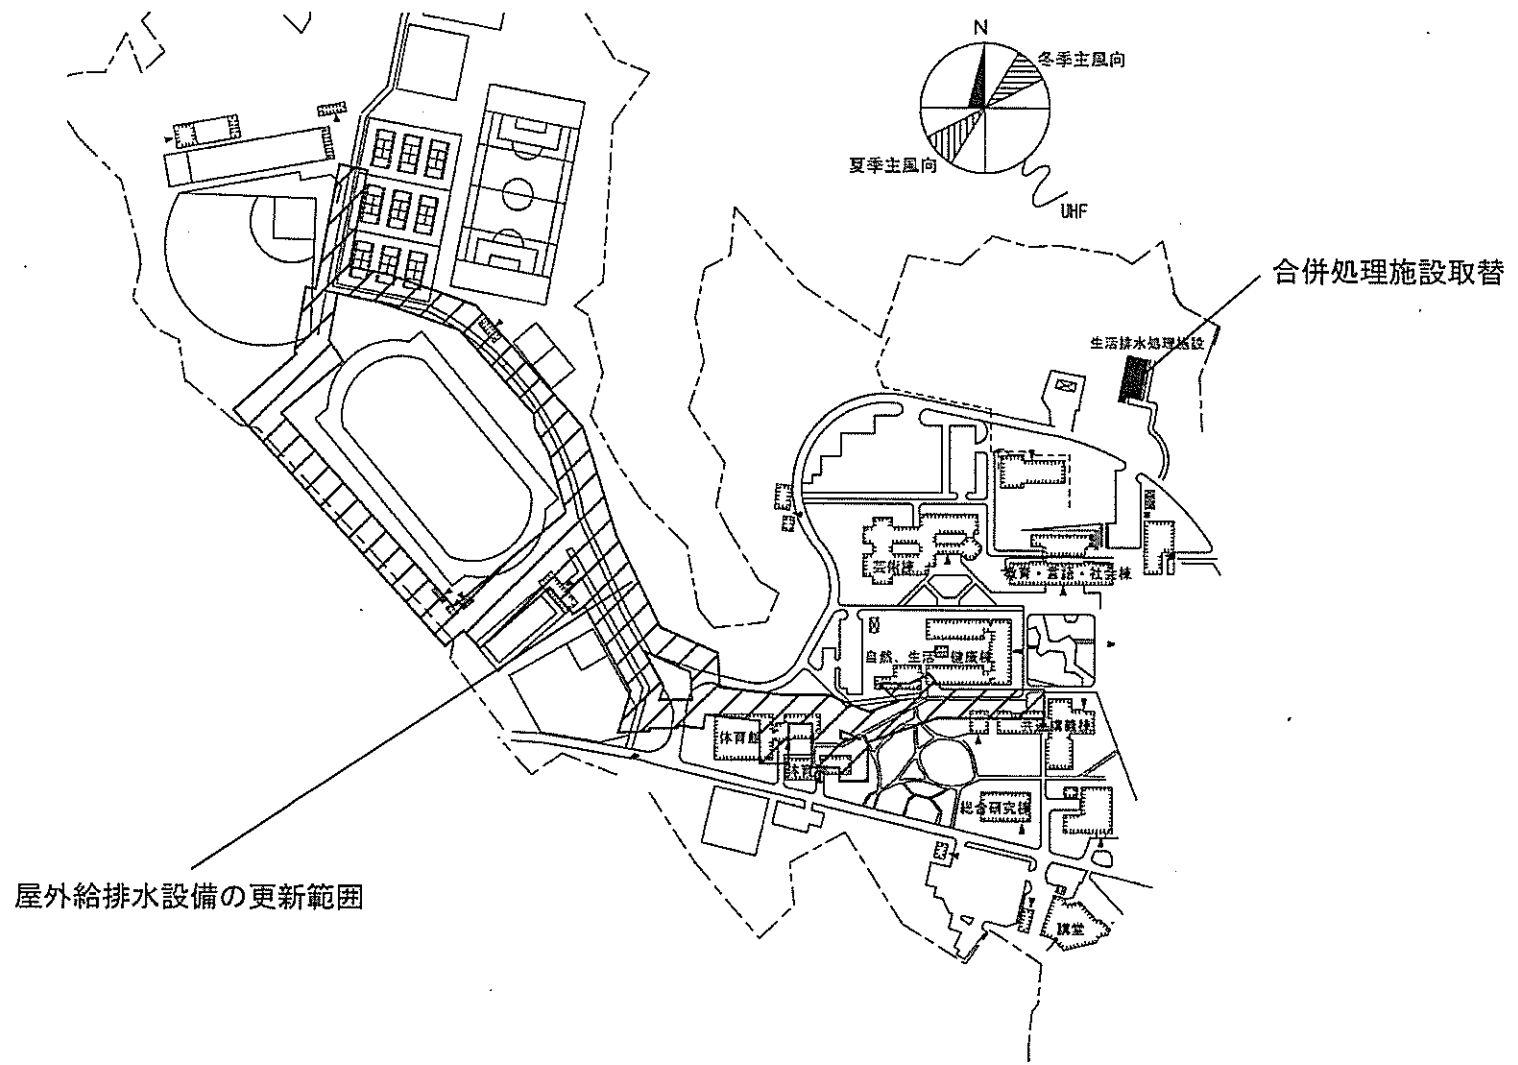

屋外給排水設備の更新範囲

合併処理施設取替


生活排水処理施設

UHF


冬季主風向

夏季主風向


団地名	嬉野台	事業名	兵庫教育大学(嬉野台)ライフライン再生Ⅰ(給排水設備)	配置図	1/5000
-----	-----	-----	-----------------------------	-----	--------

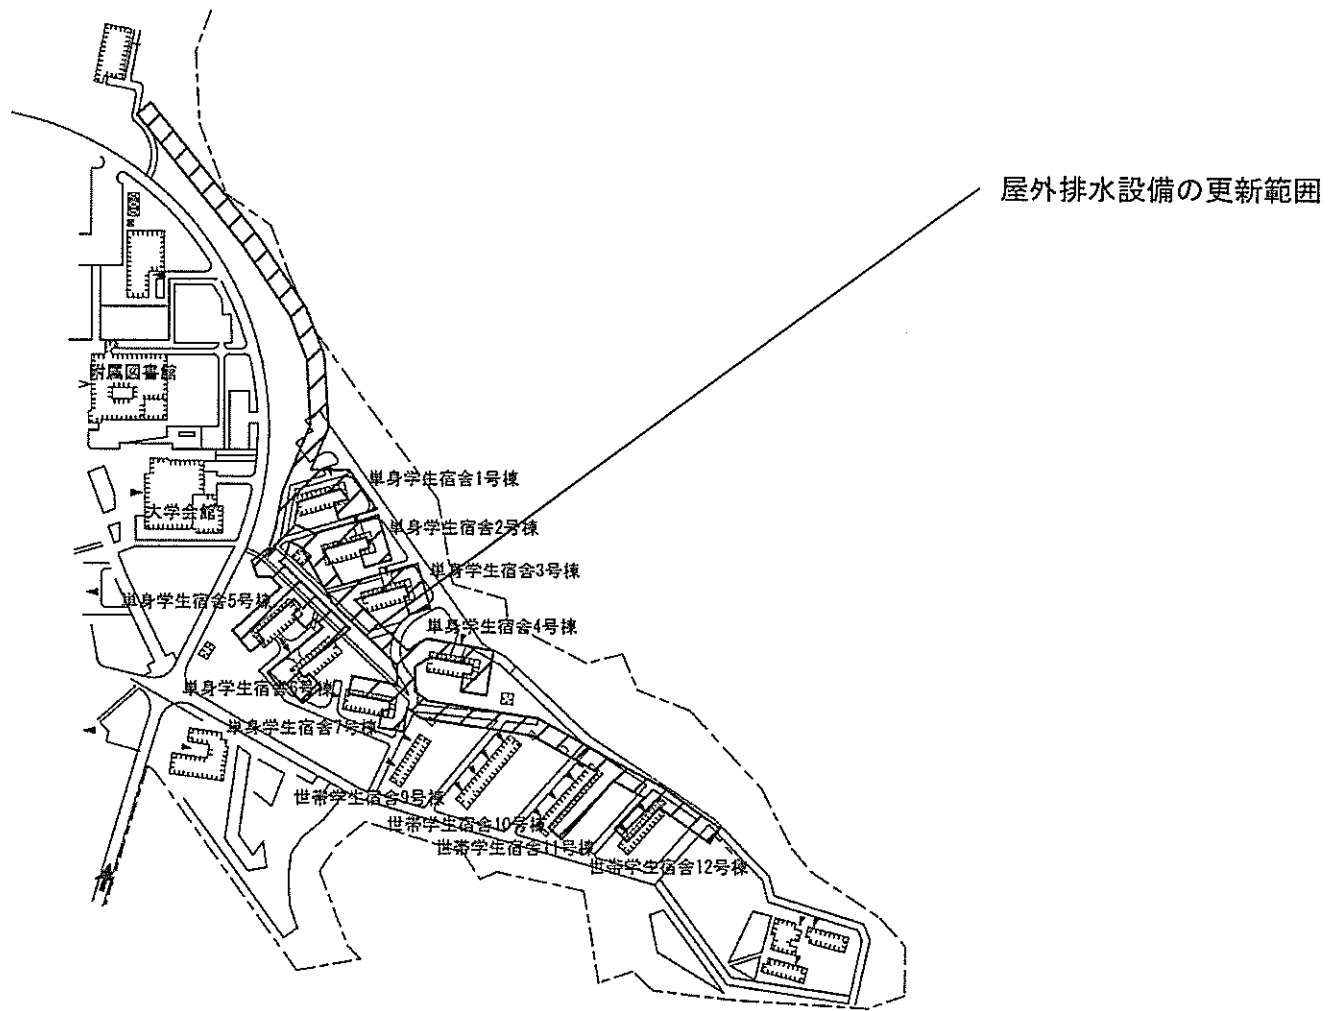


団地名	嬉野台	事業名	兵庫教育大学(嬉野台)ライフライン再生Ⅱ(給排水設備)	配置図	1/4000
-----	-----	-----	-----------------------------	-----	--------

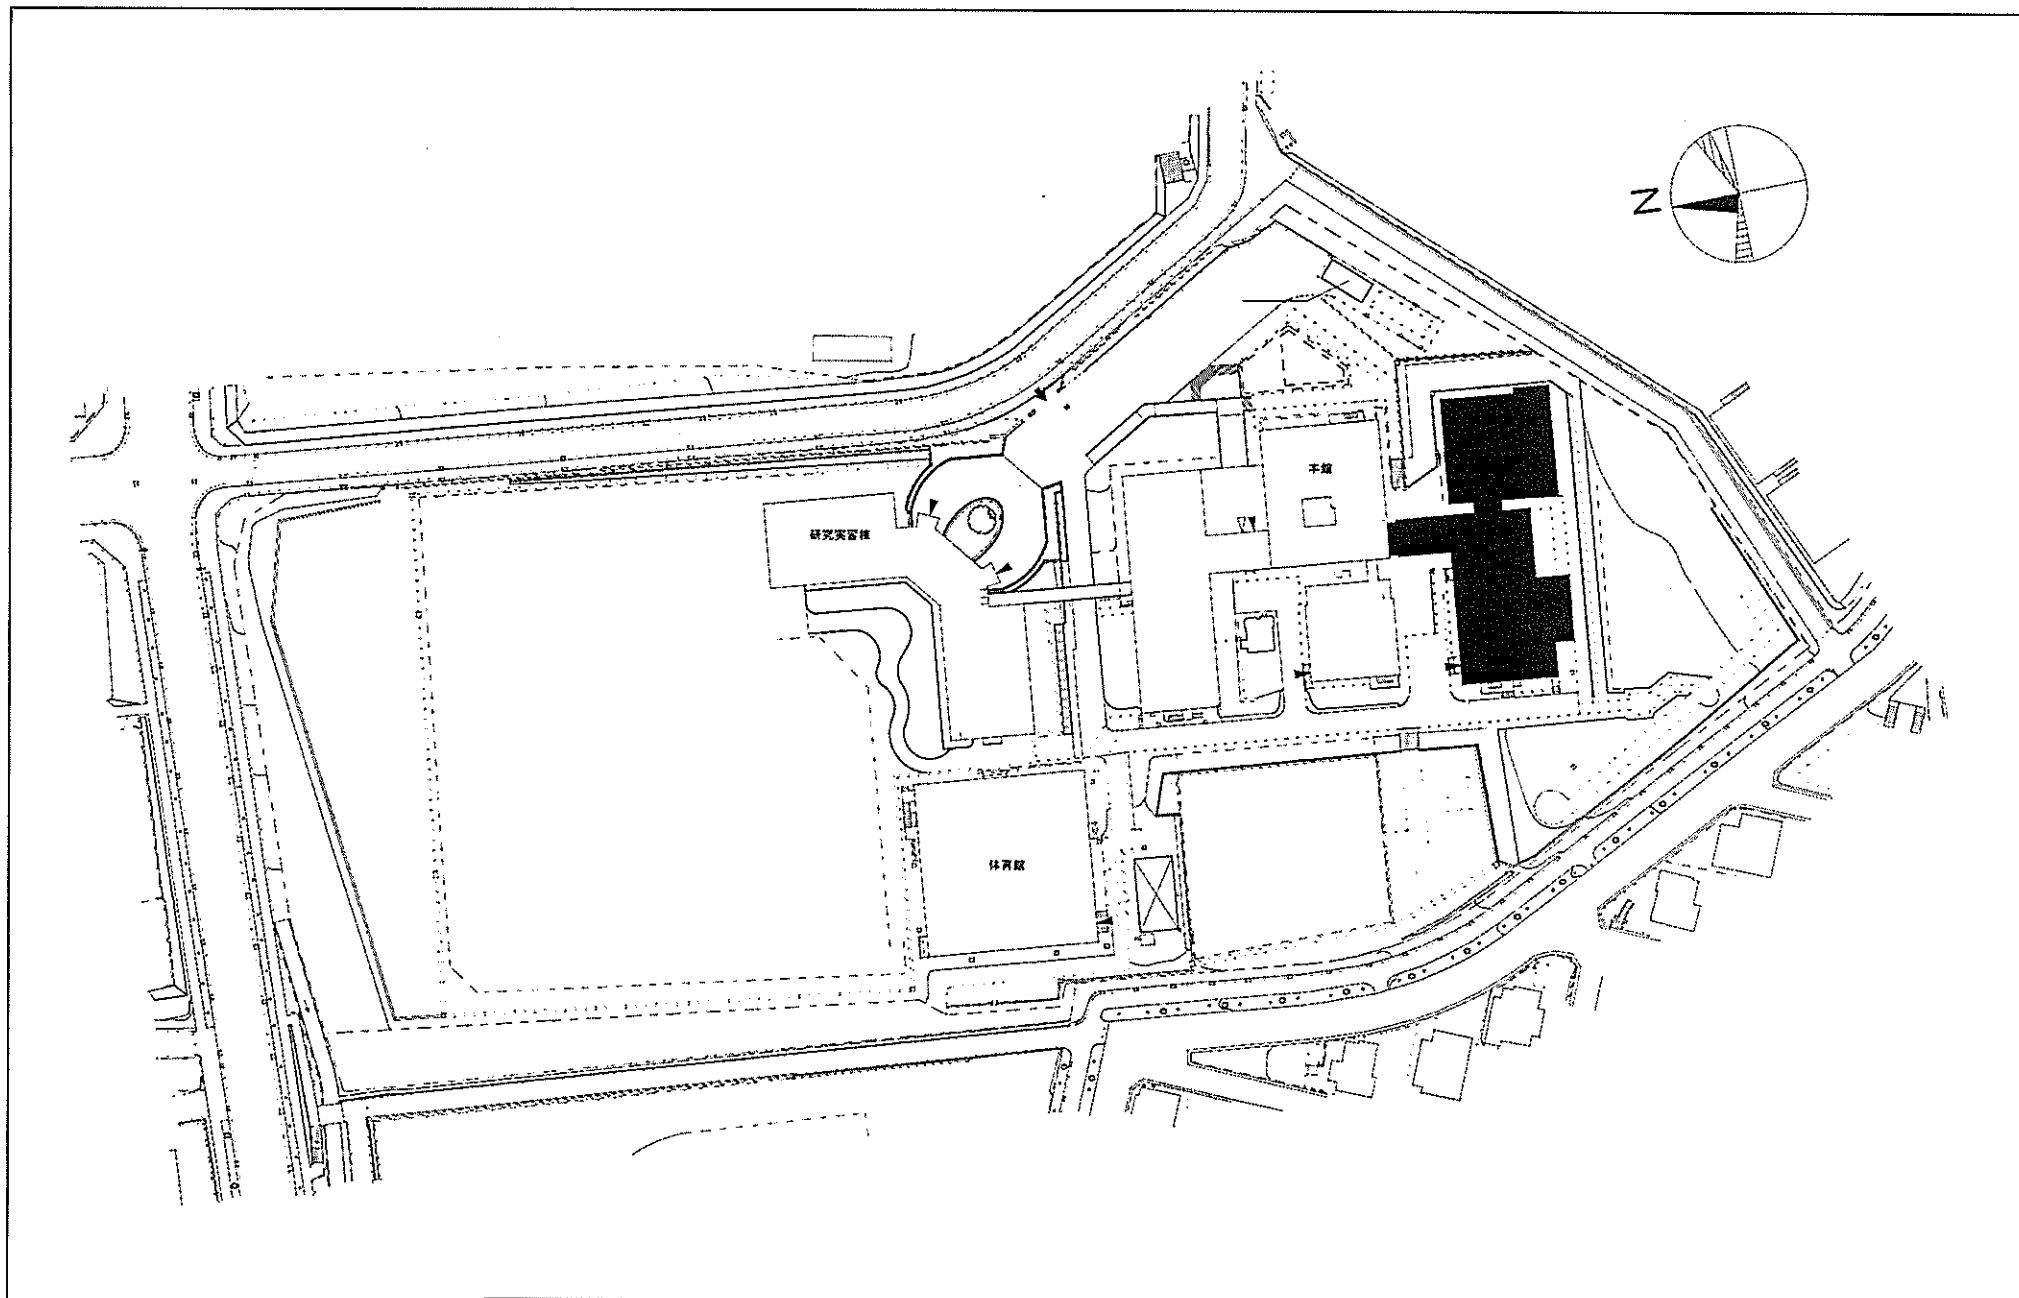



団地名	036名谷	事業名	神戸大学(名谷)総合研究棟等改修(保健学系)	配置図	1/2,000
-----	-------	-----	------------------------	-----	---------

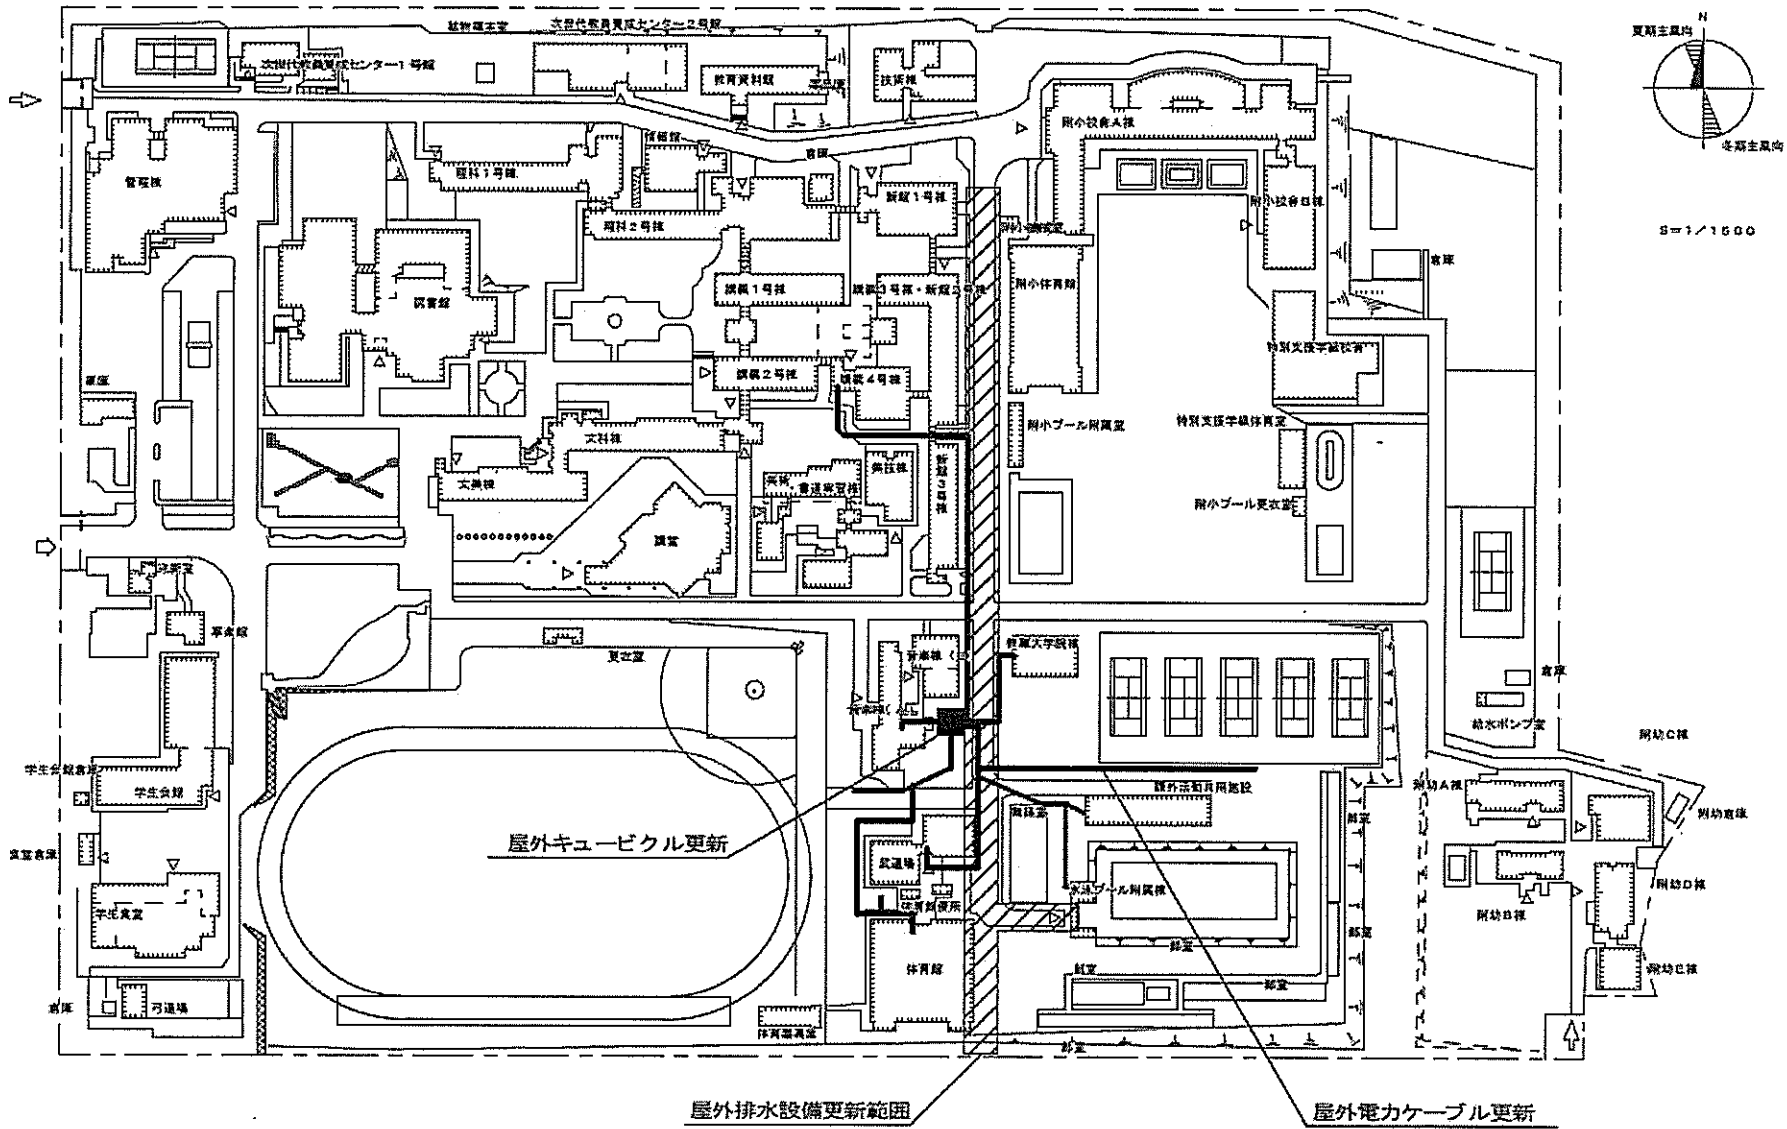


団地名	001 高畑	事業名	奈良教育大学(高畑)ライフライン再生(電気設備)	配置図	1/1500
-----	--------	-----	--------------------------	-----	--------

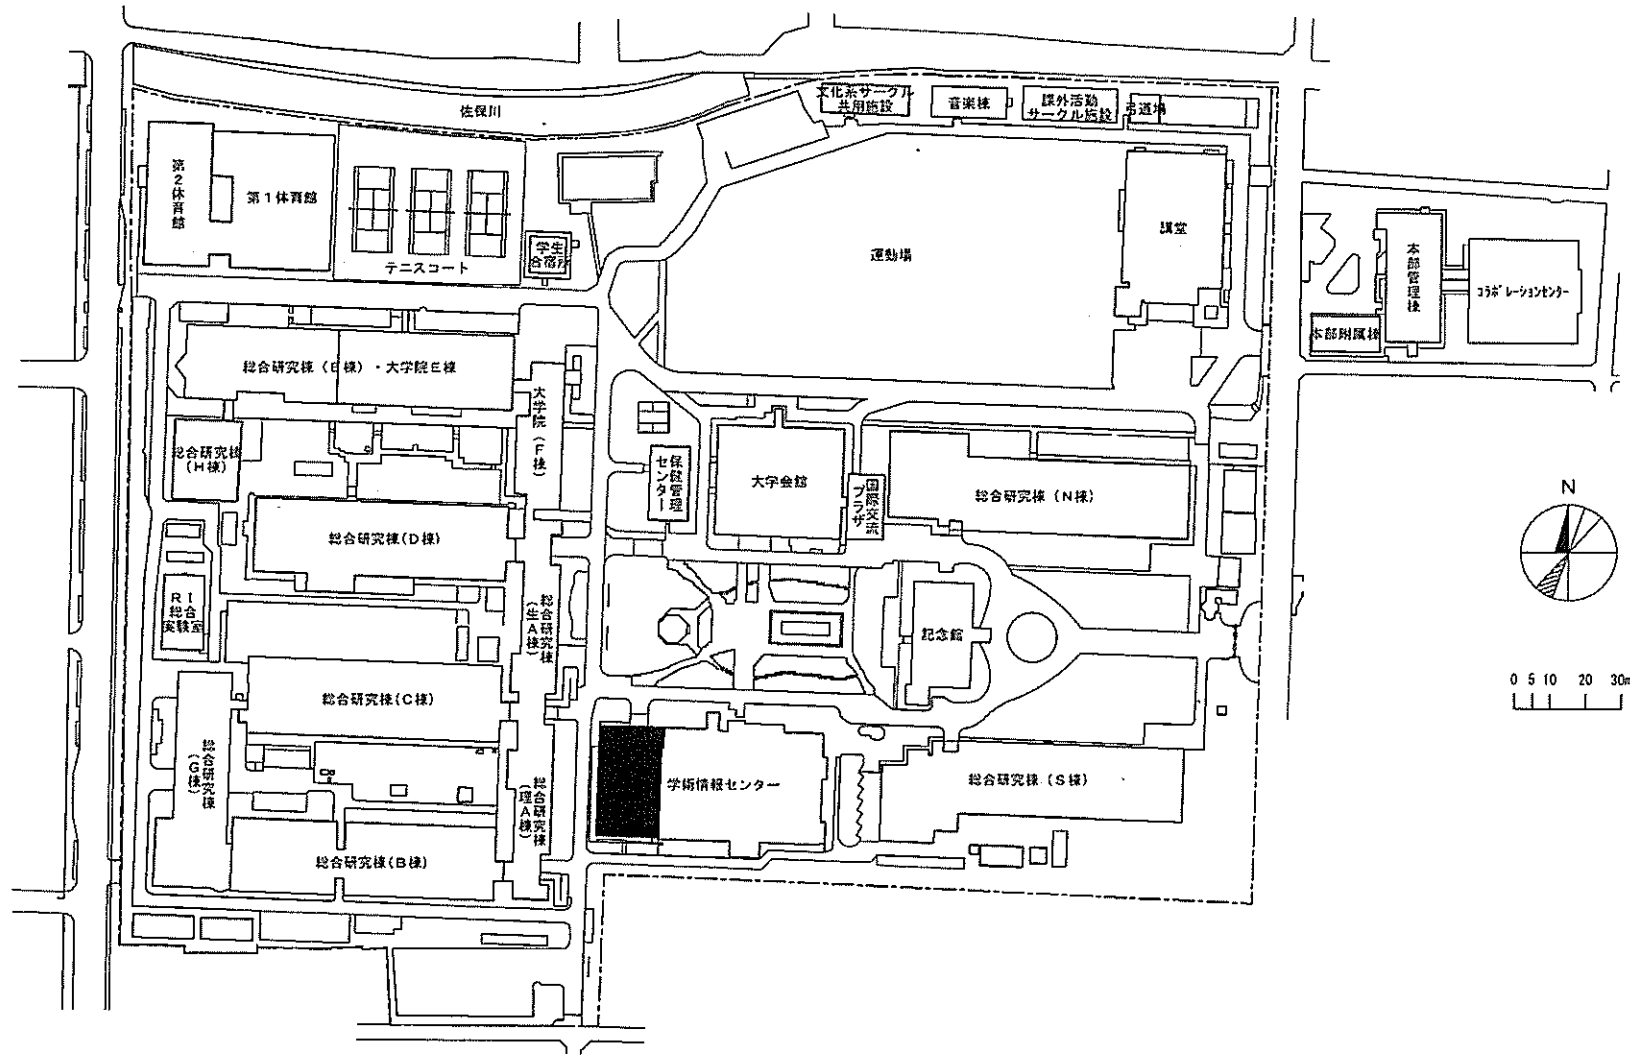


団地名	001 北魚屋	事業名	奈良女子大学（北魚屋）総合研究棟改修Ⅱ（学術情報センター）	配置図	1/2,000
-----	---------	-----	-------------------------------	-----	---------

 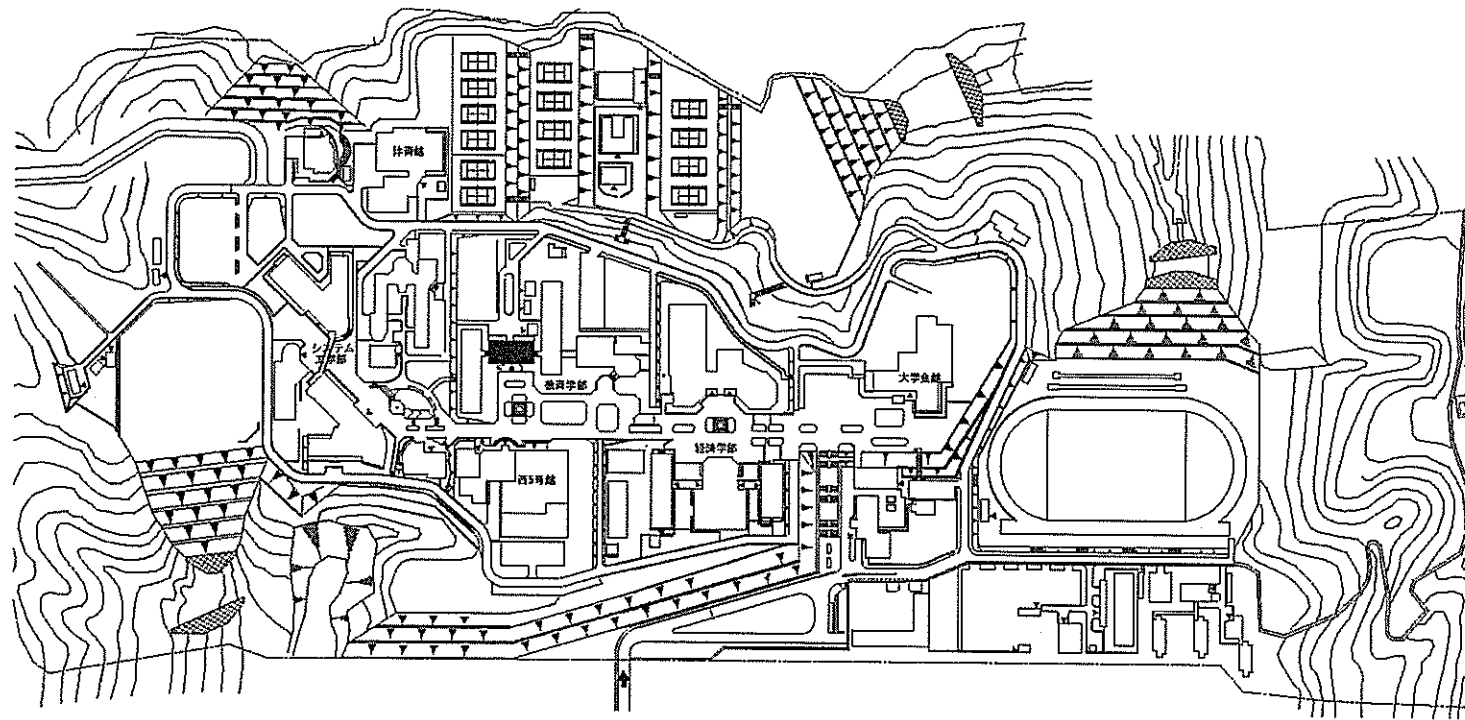


団地名	010 栄谷	事業名	和歌山大学(栄谷)総合研究棟改修Ⅲ(教育学系)	配置図	1/5,000
-----	--------	-----	-------------------------	-----	---------

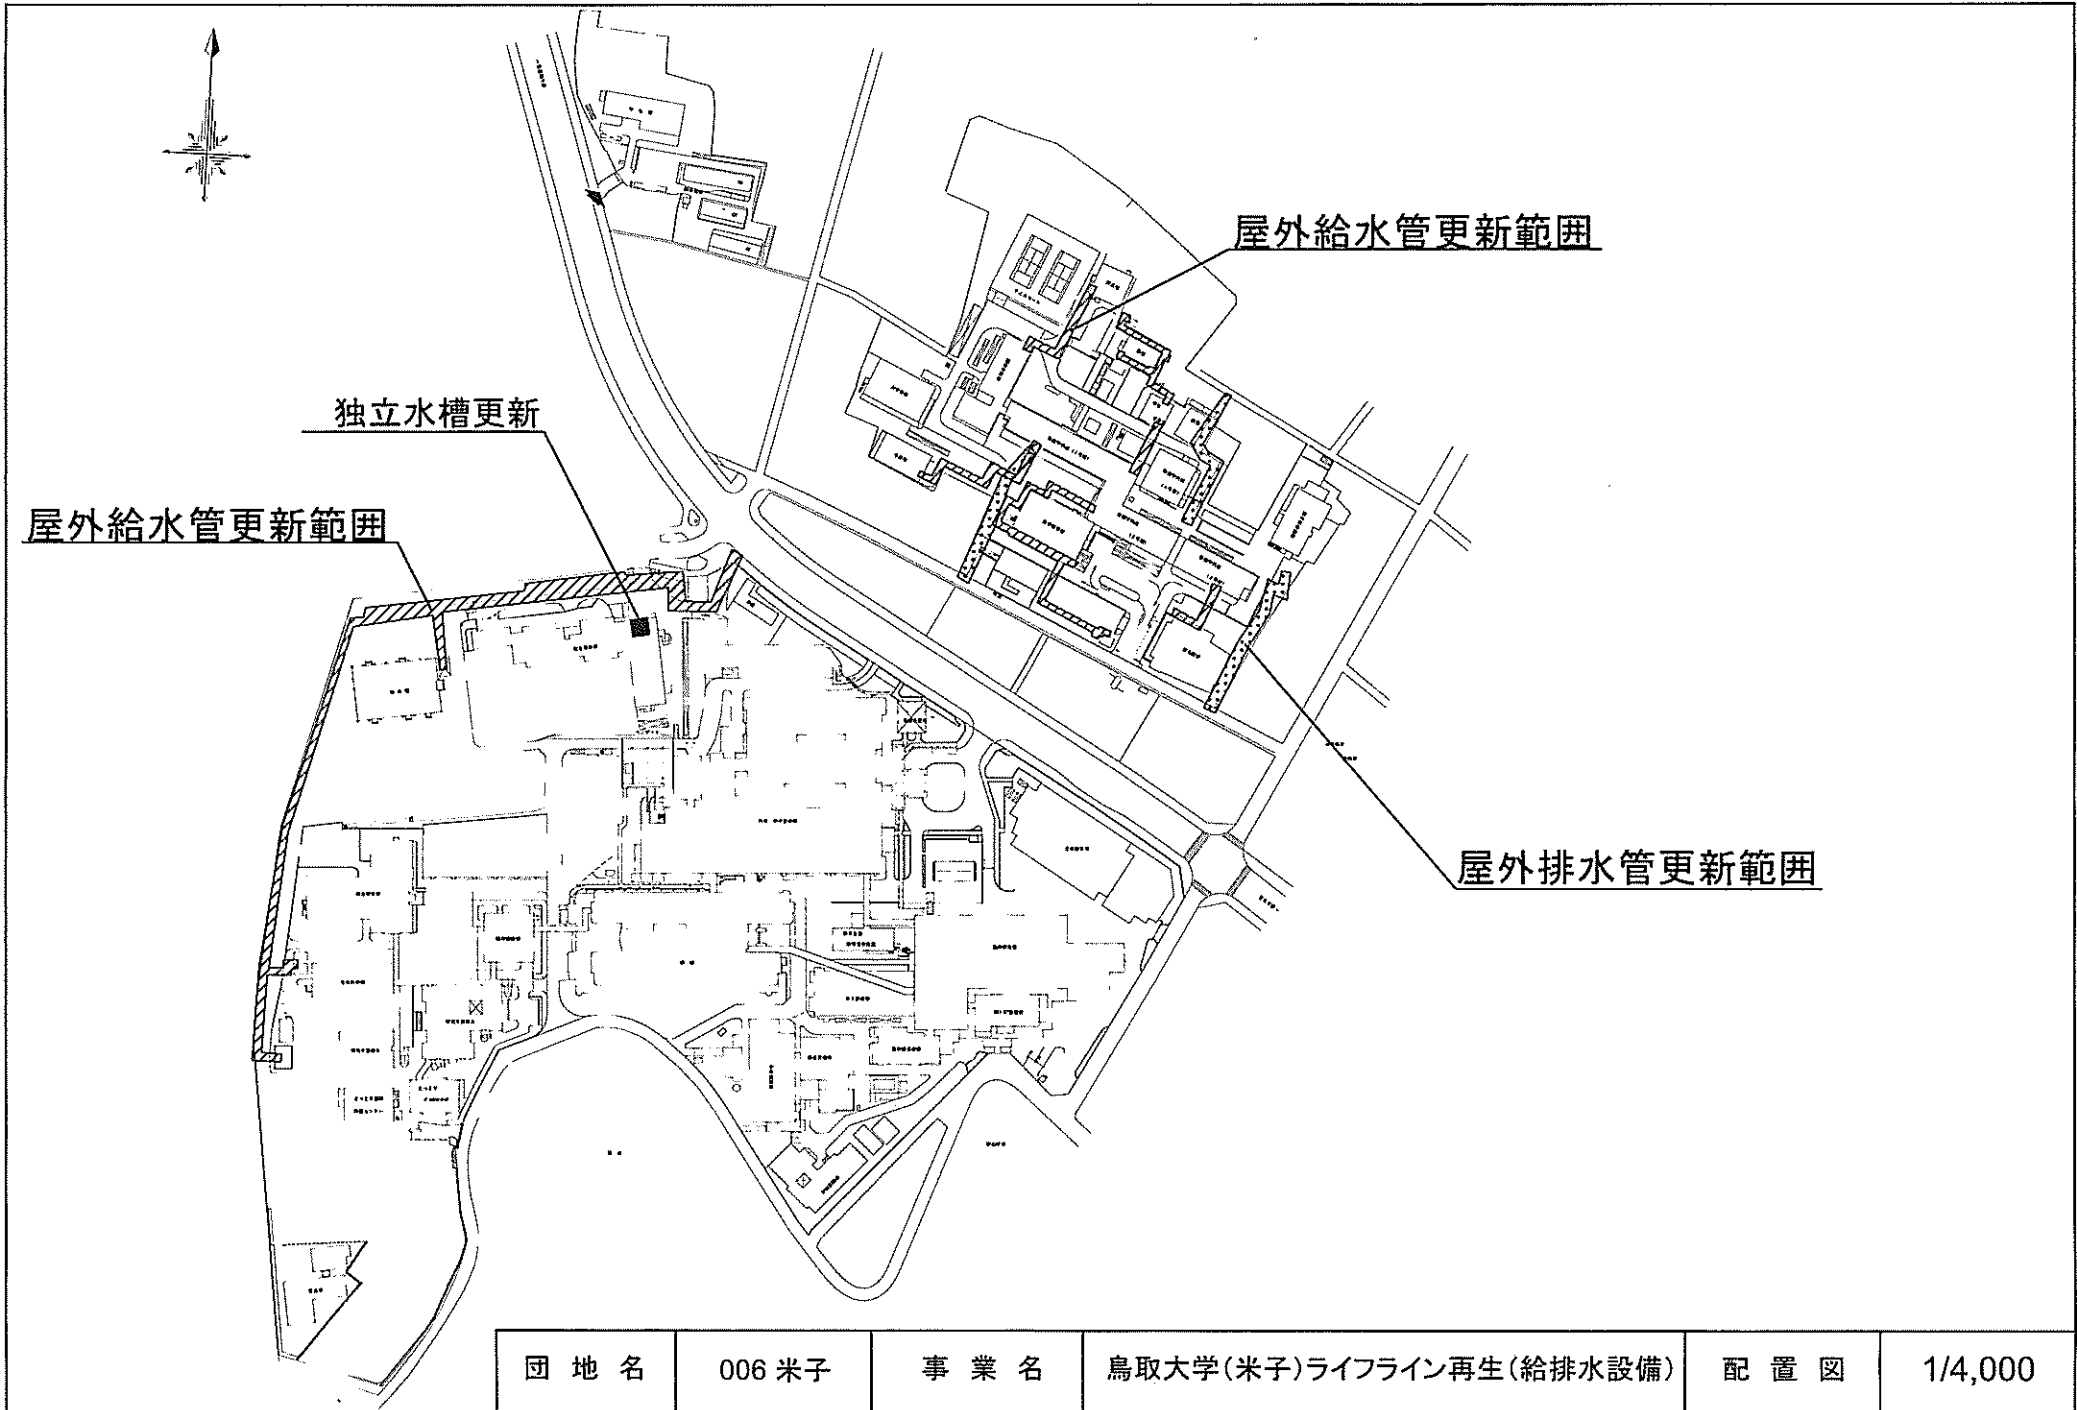


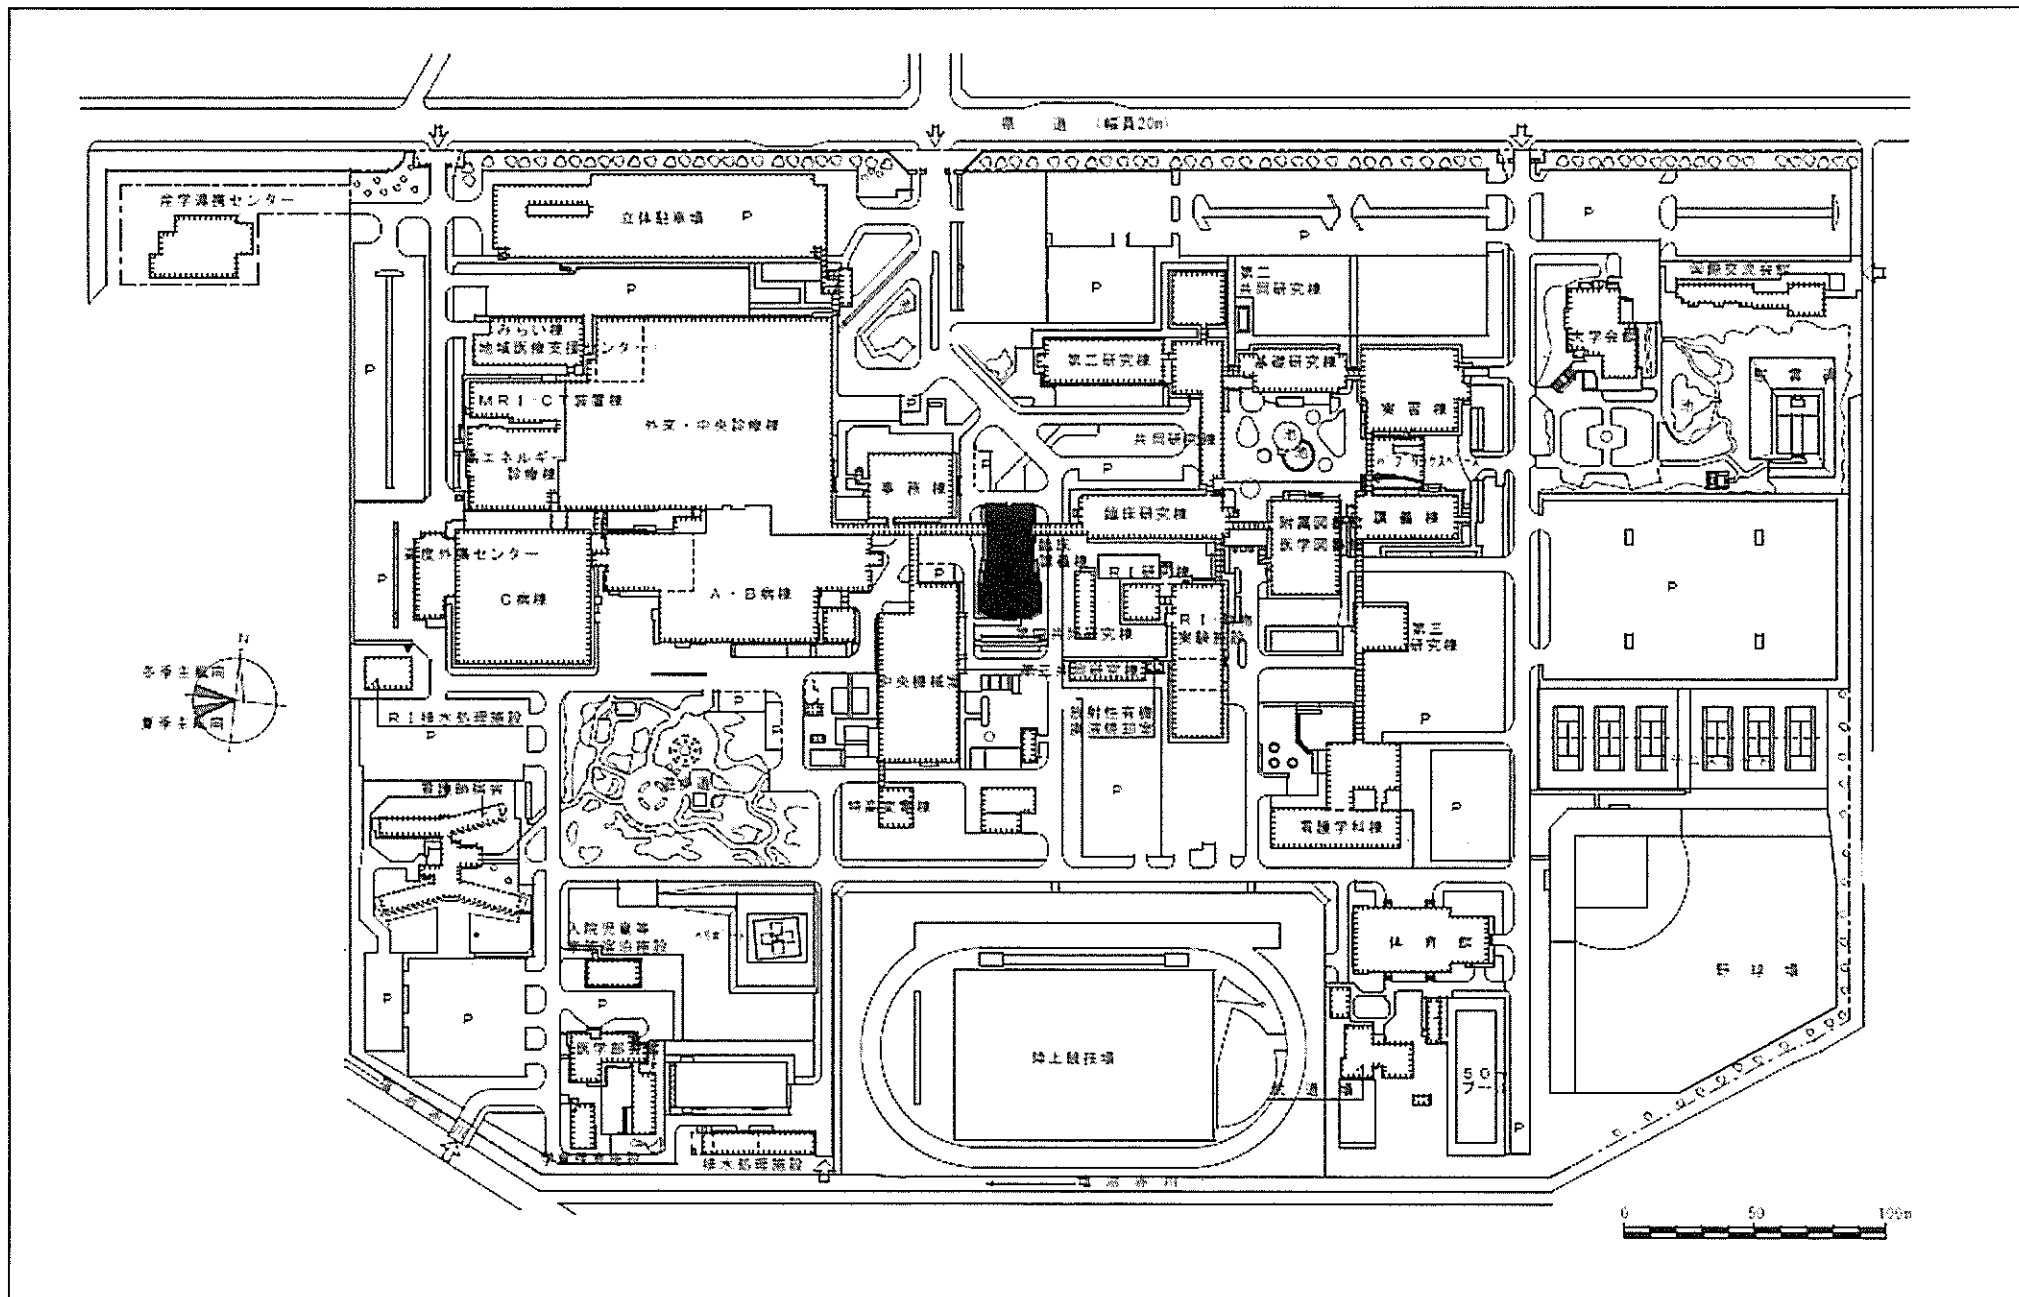



事業名	島根大学(塩冶)講義棟改修	配置図	1/3000
-----	---------------	-----	--------

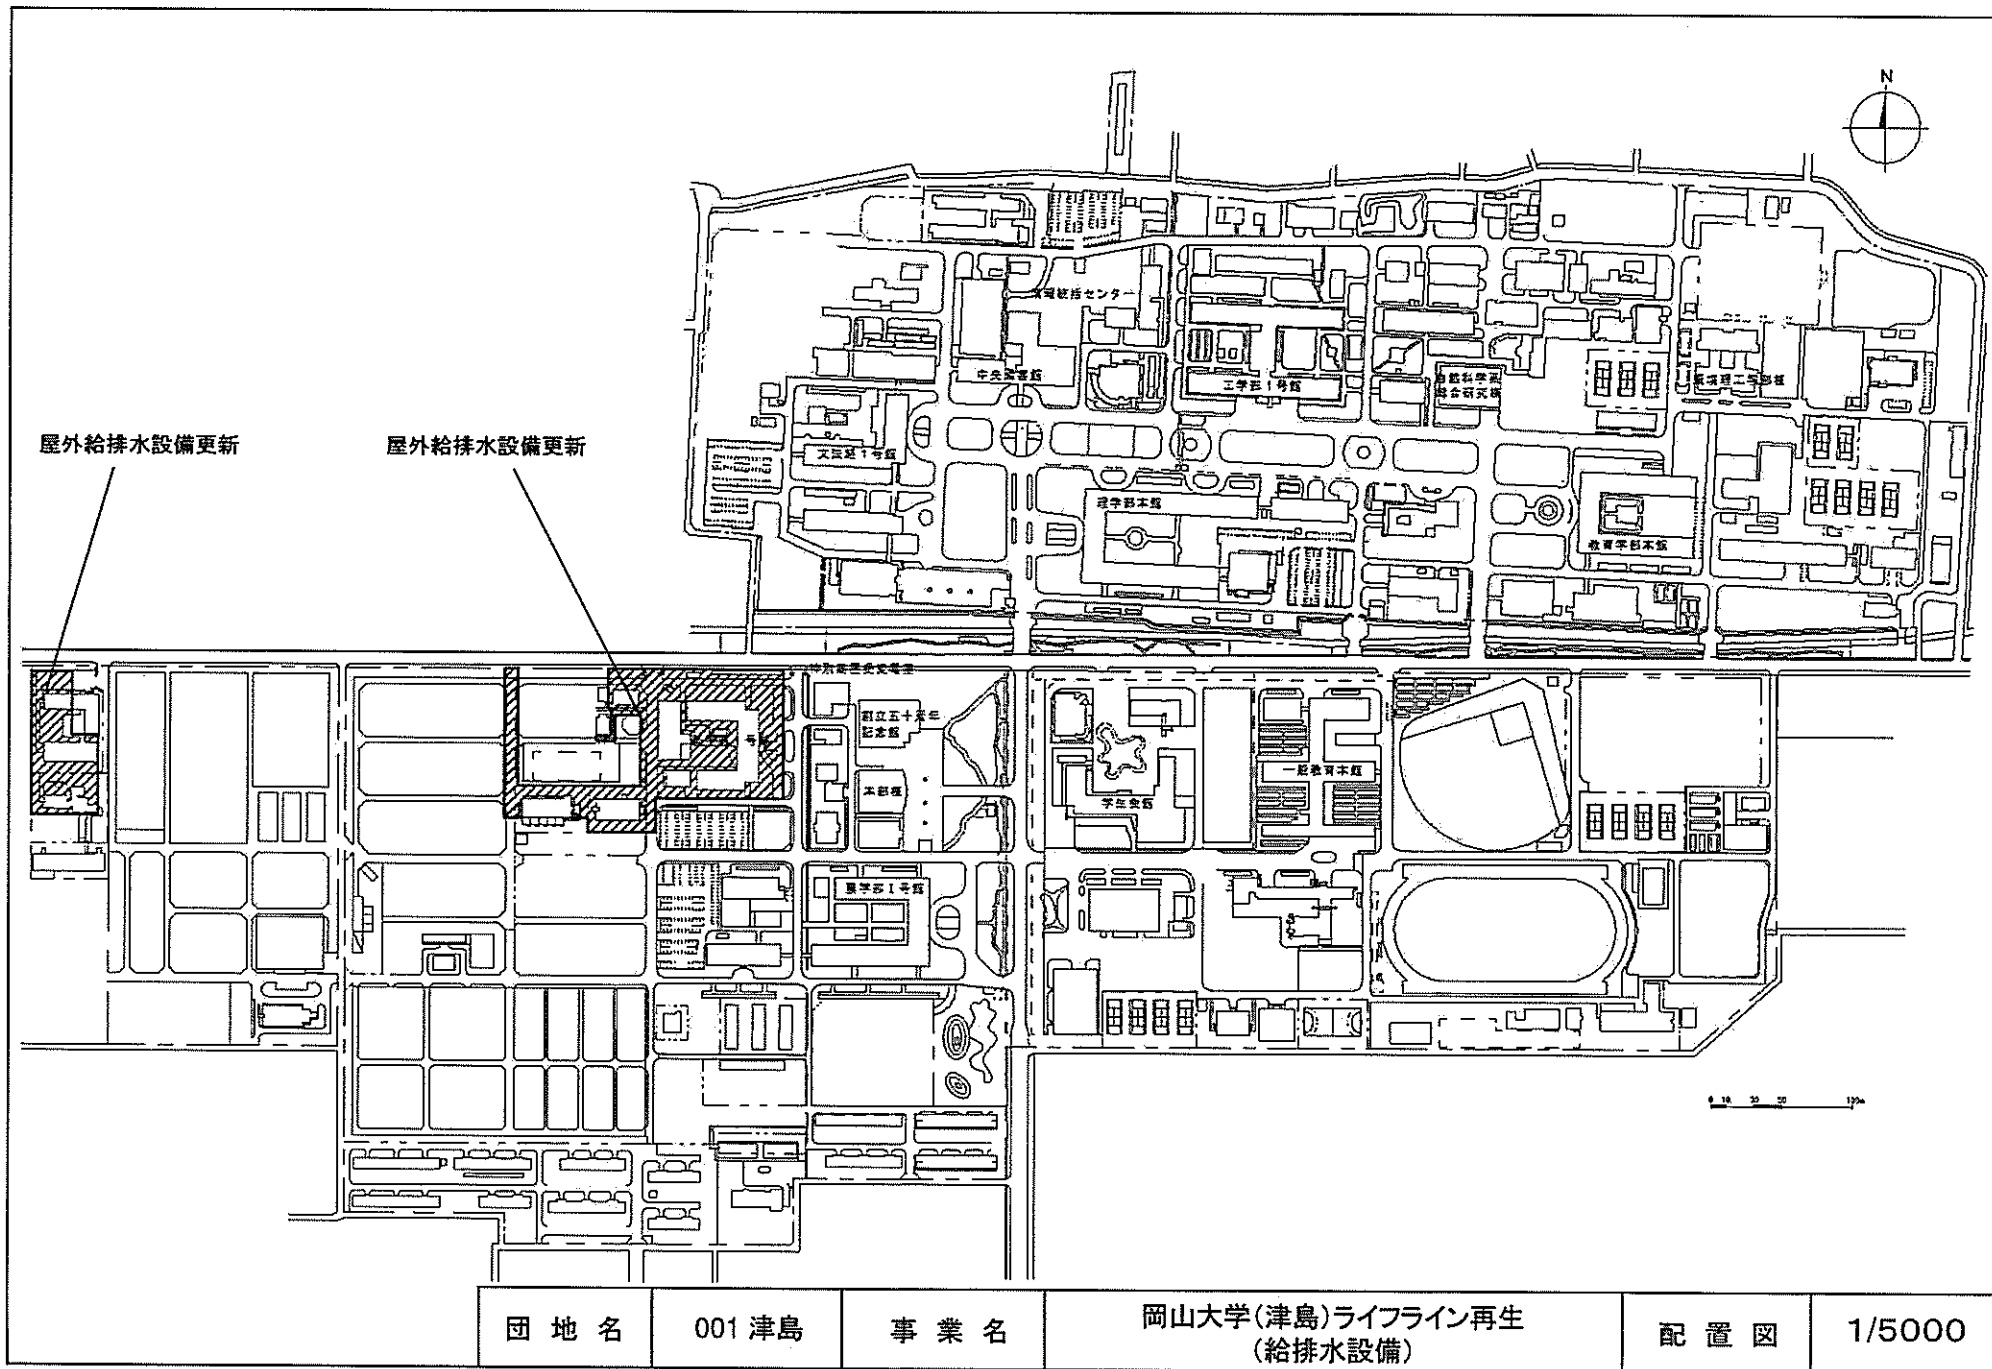


団地名	001 津島	事業名	岡山大学(津島)ライフライン再生 (給排水設備)	配置図	1/5000
-----	--------	-----	-----------------------------	-----	--------

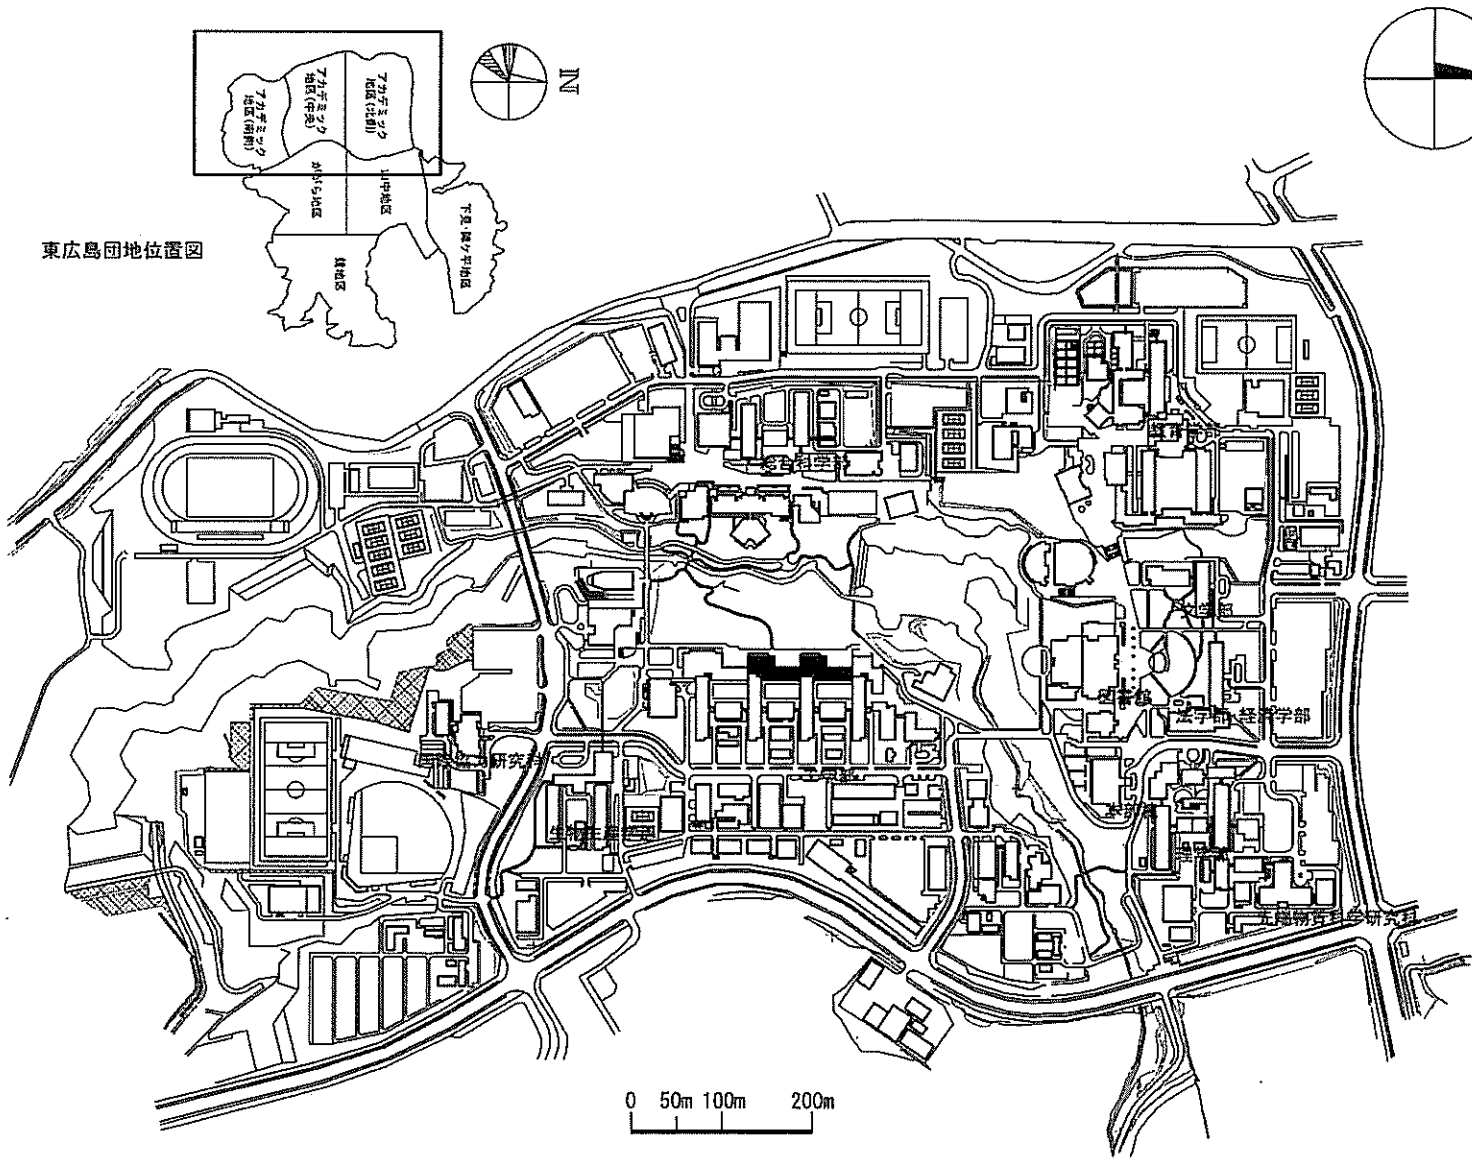



団地名	060東広島	事業名	広島大学(東広島)講義棟改修(B2・B3)	配置図	1/8000
-----	--------	-----	-----------------------	-----	--------

 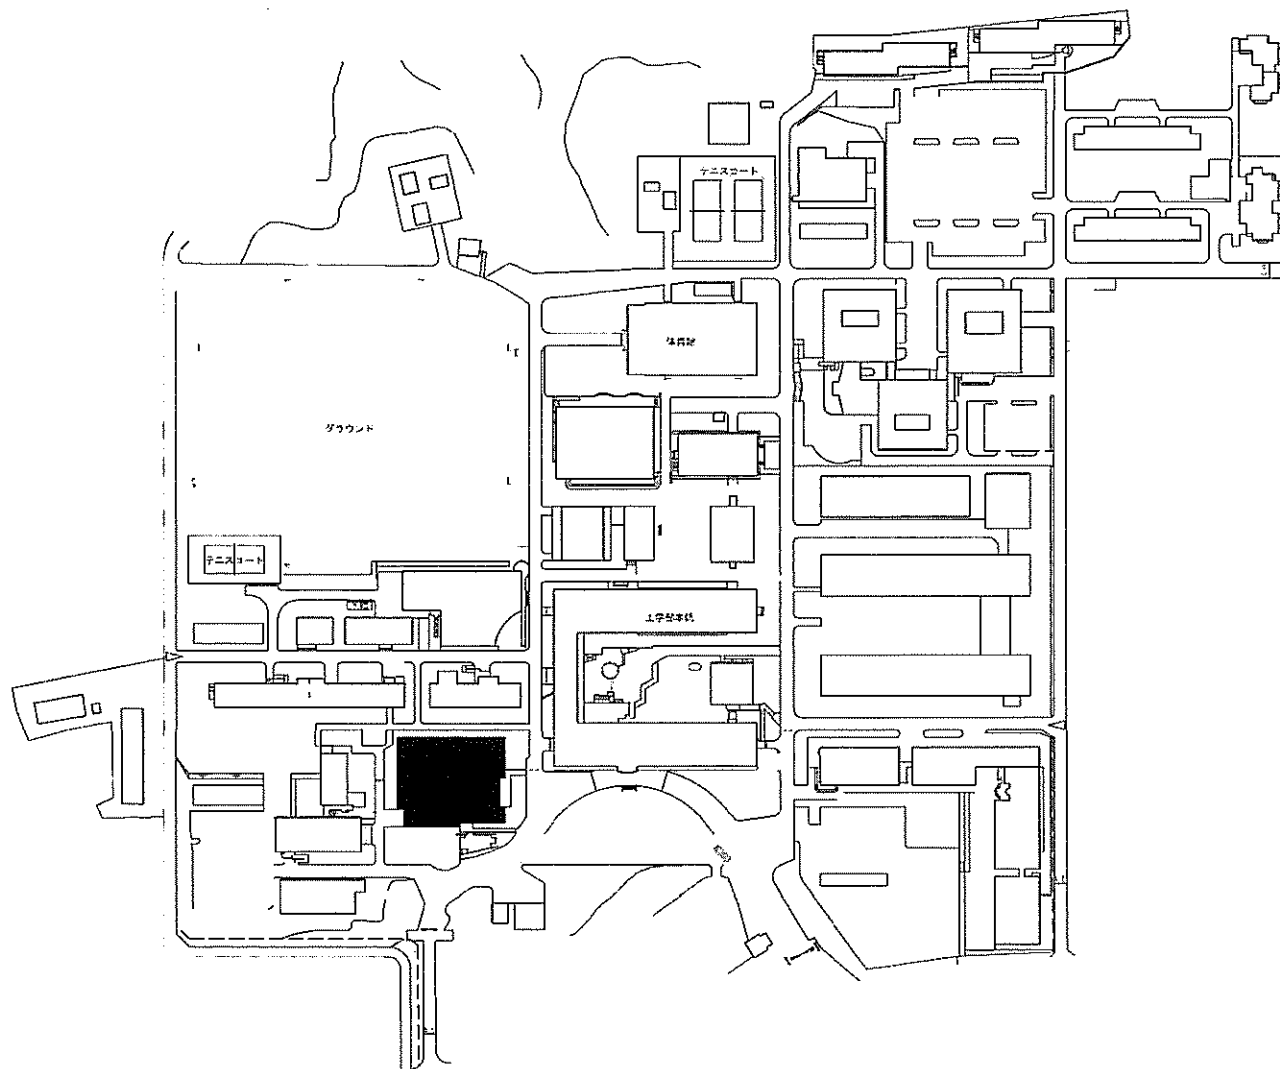


団地名	003 常盤	事業名	山口大学(常盤)図書館改修	配置図	1/3000
-----	--------	-----	---------------	-----	--------

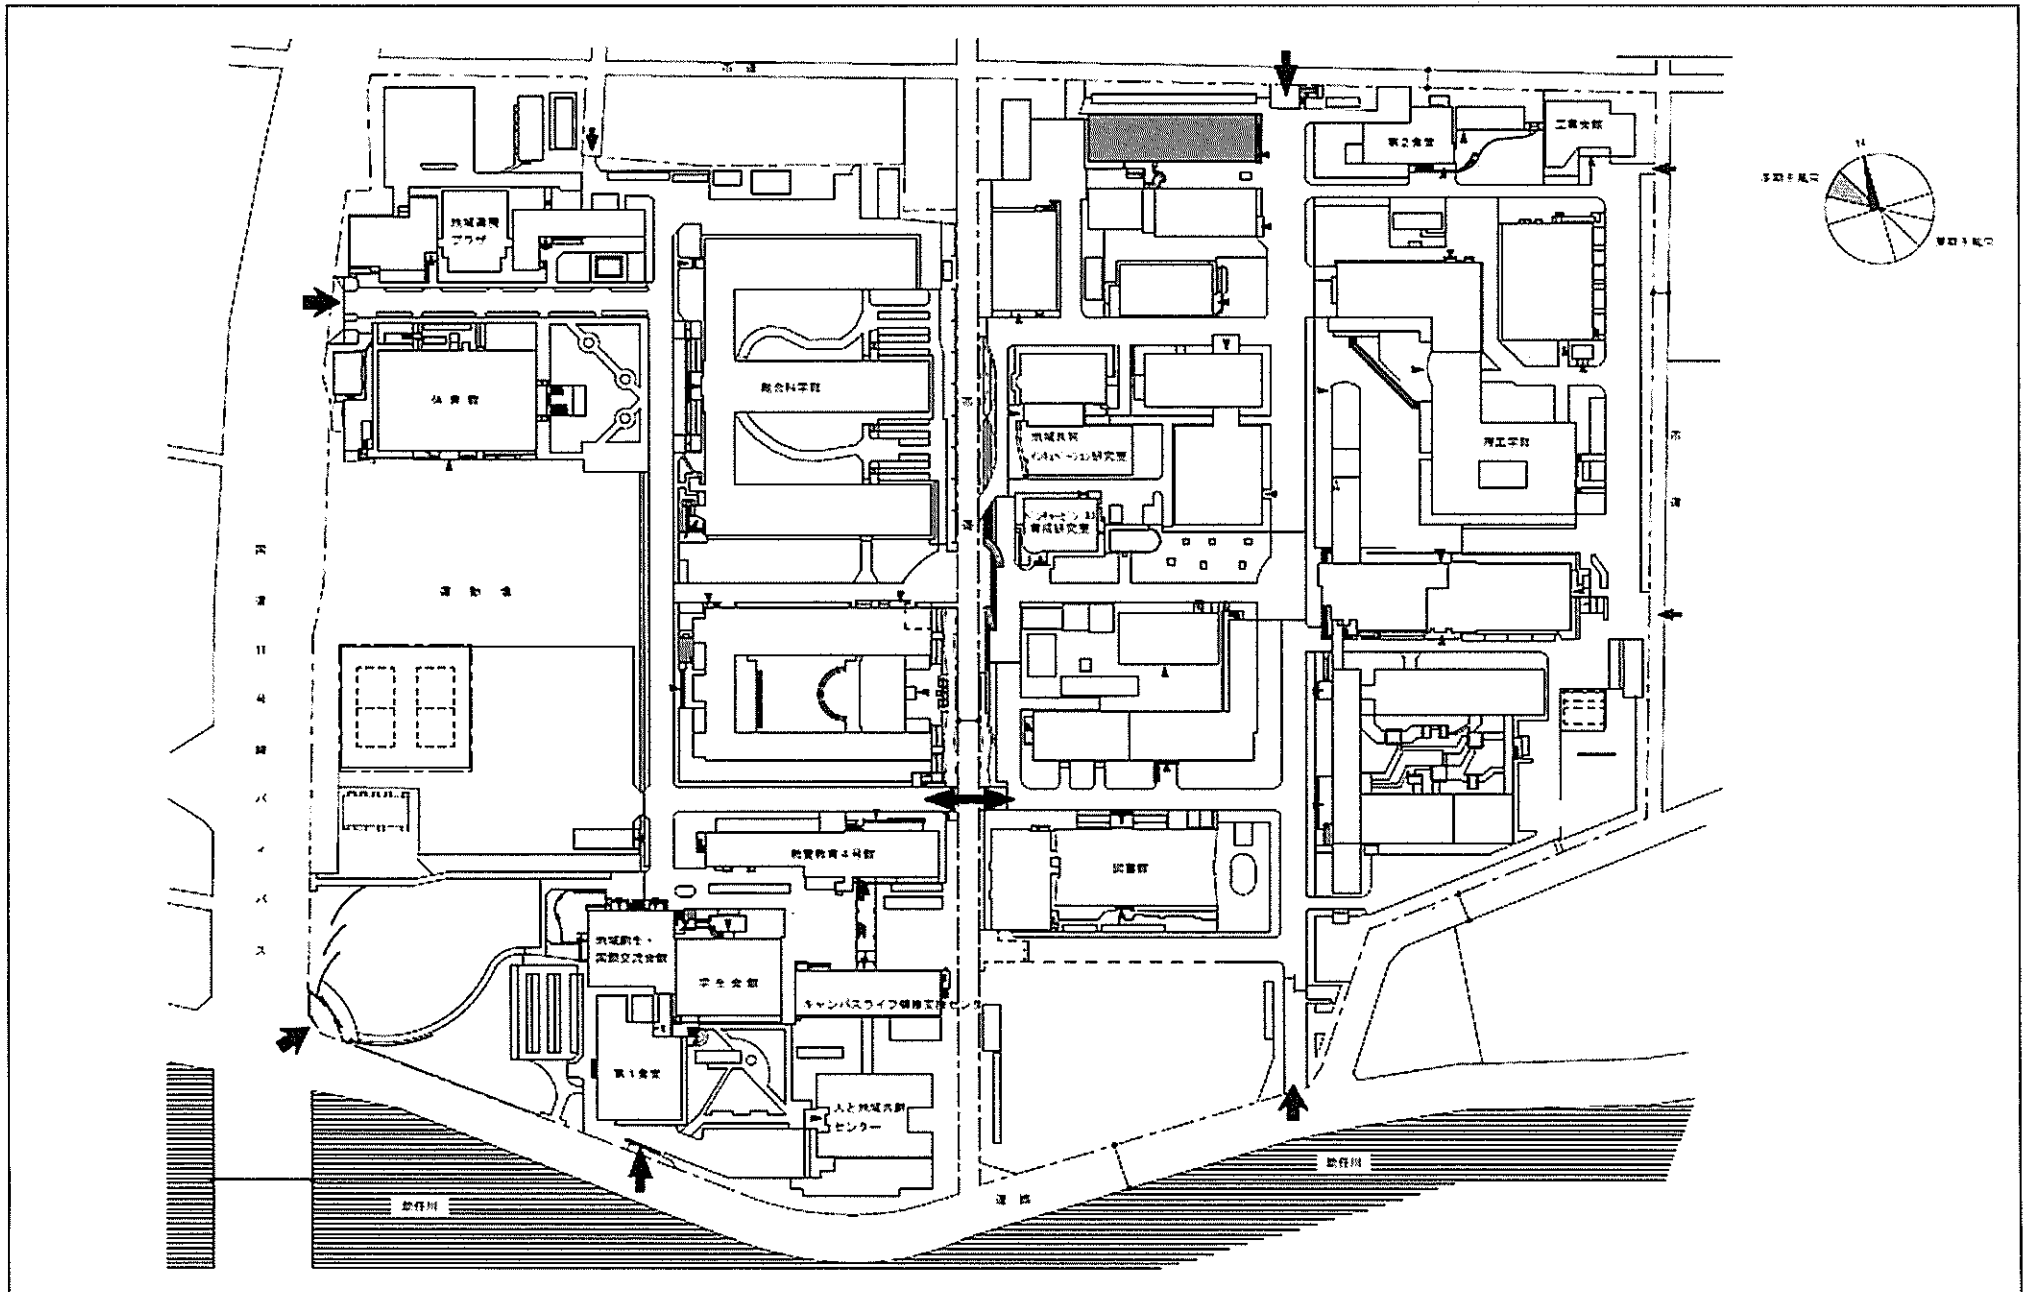


団地名	005 南常三島	事業名	徳島大学(南常三島)総合研究棟改修Ⅱ(知能情報工学系)	配置図	1/2500
-----	----------	-----	-----------------------------	-----	--------

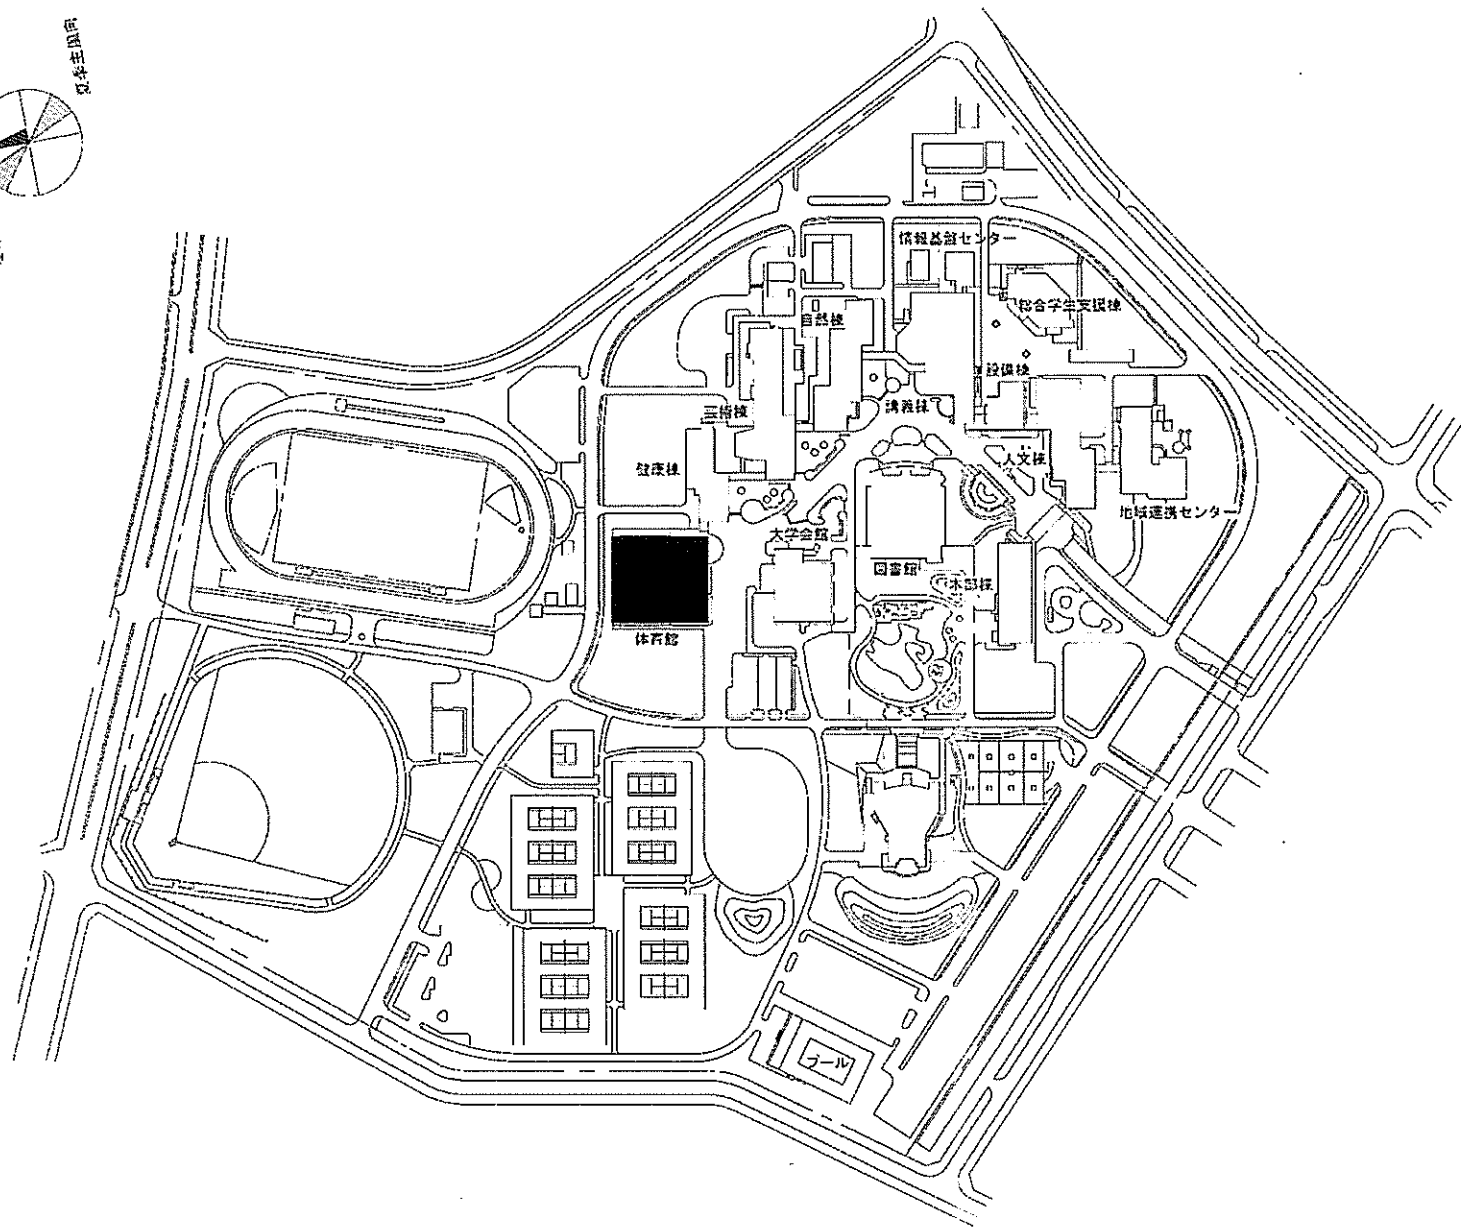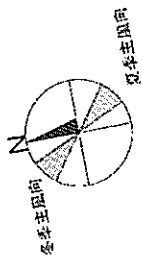


団地名	001 高島	事業名	鳴門教育大学(高島)屋内運動場改修	配置図	1/4000
-----	--------	-----	-------------------	-----	--------

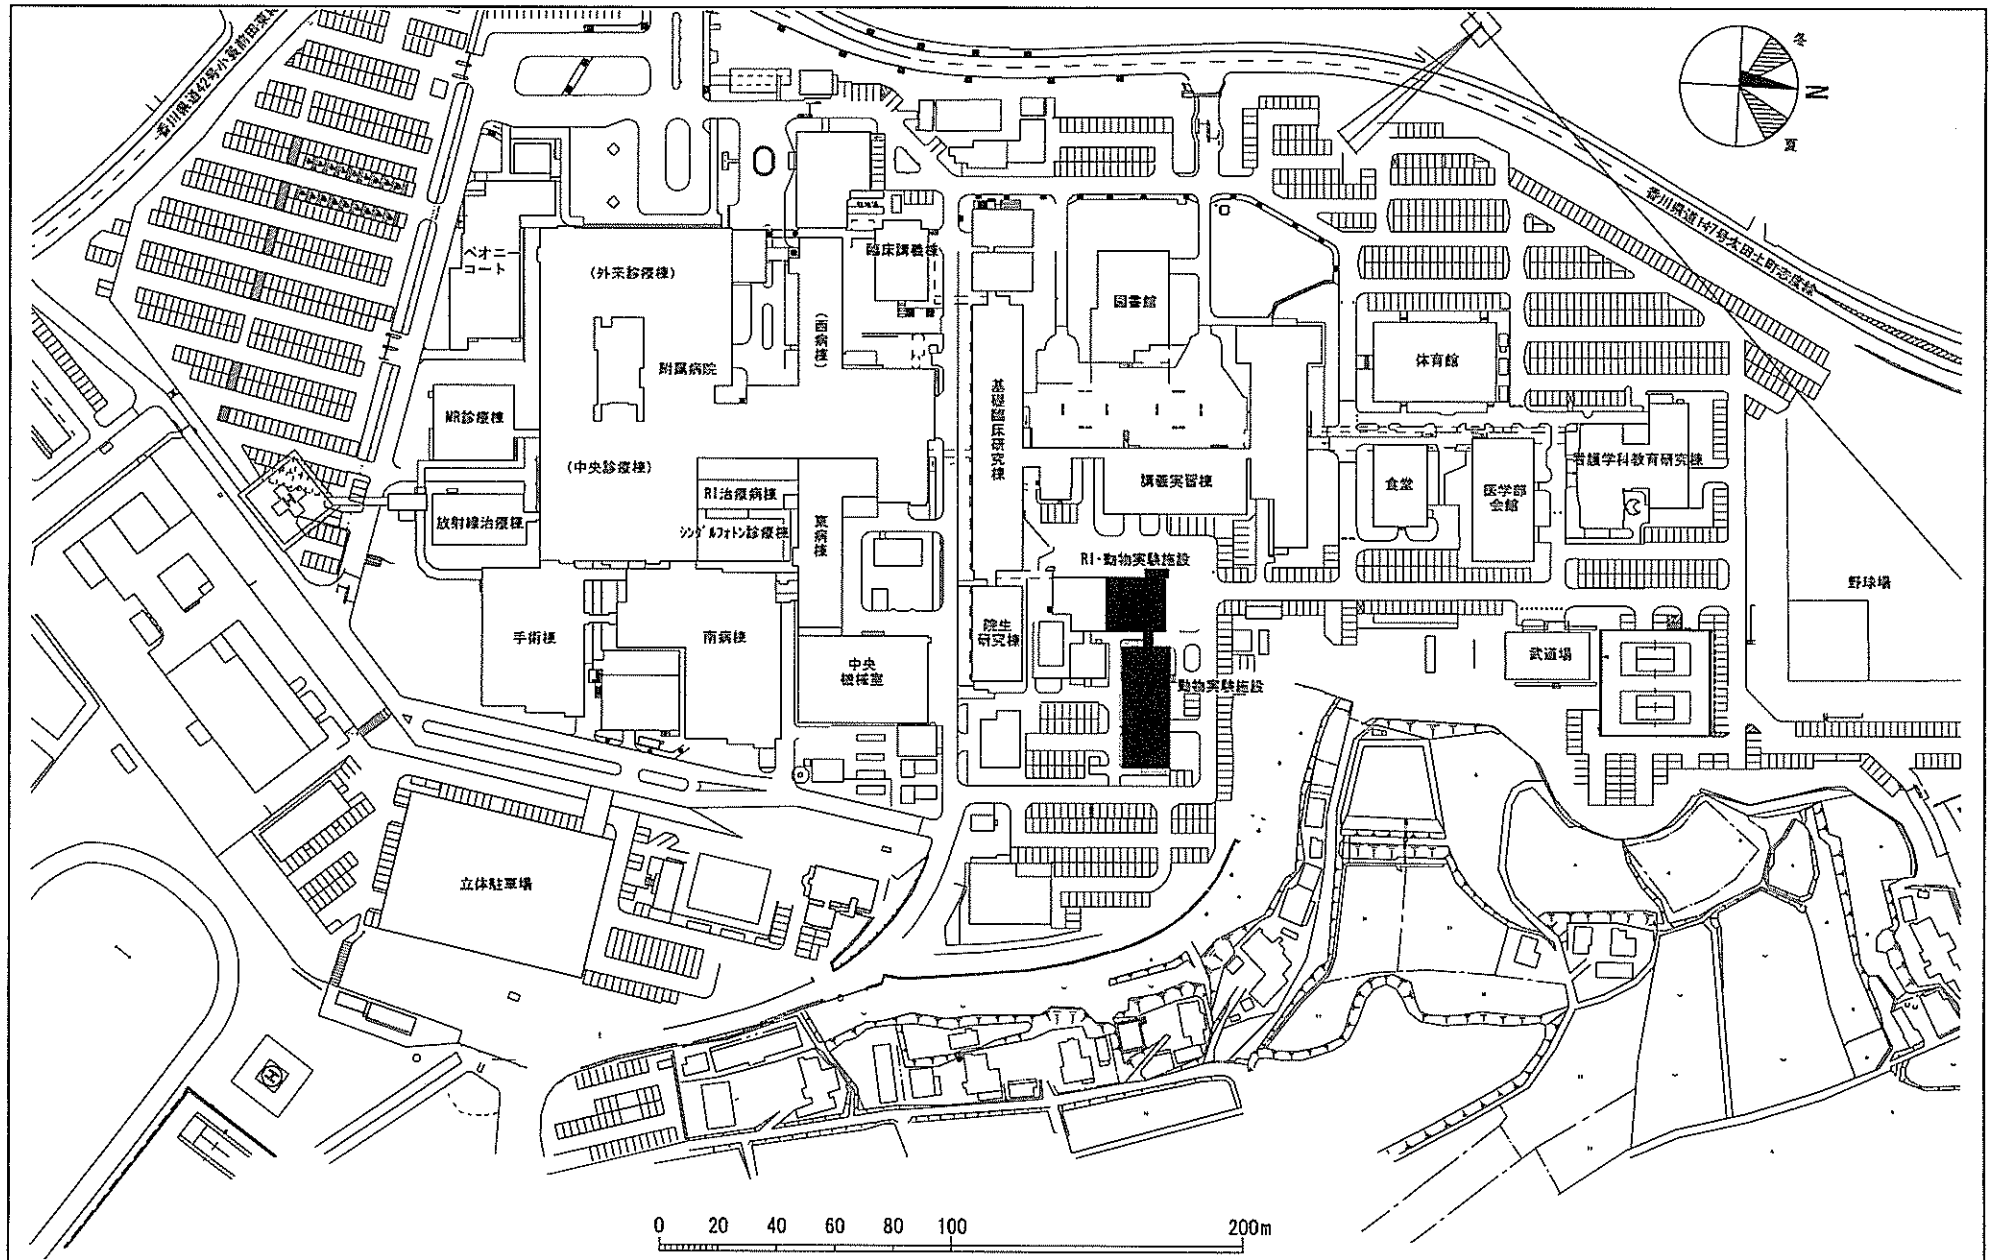


団地名	024 三木町	事業名	香川大学(三木町)動物実験施設改修	配置図	1/2500
-----	---------	-----	-------------------	-----	--------

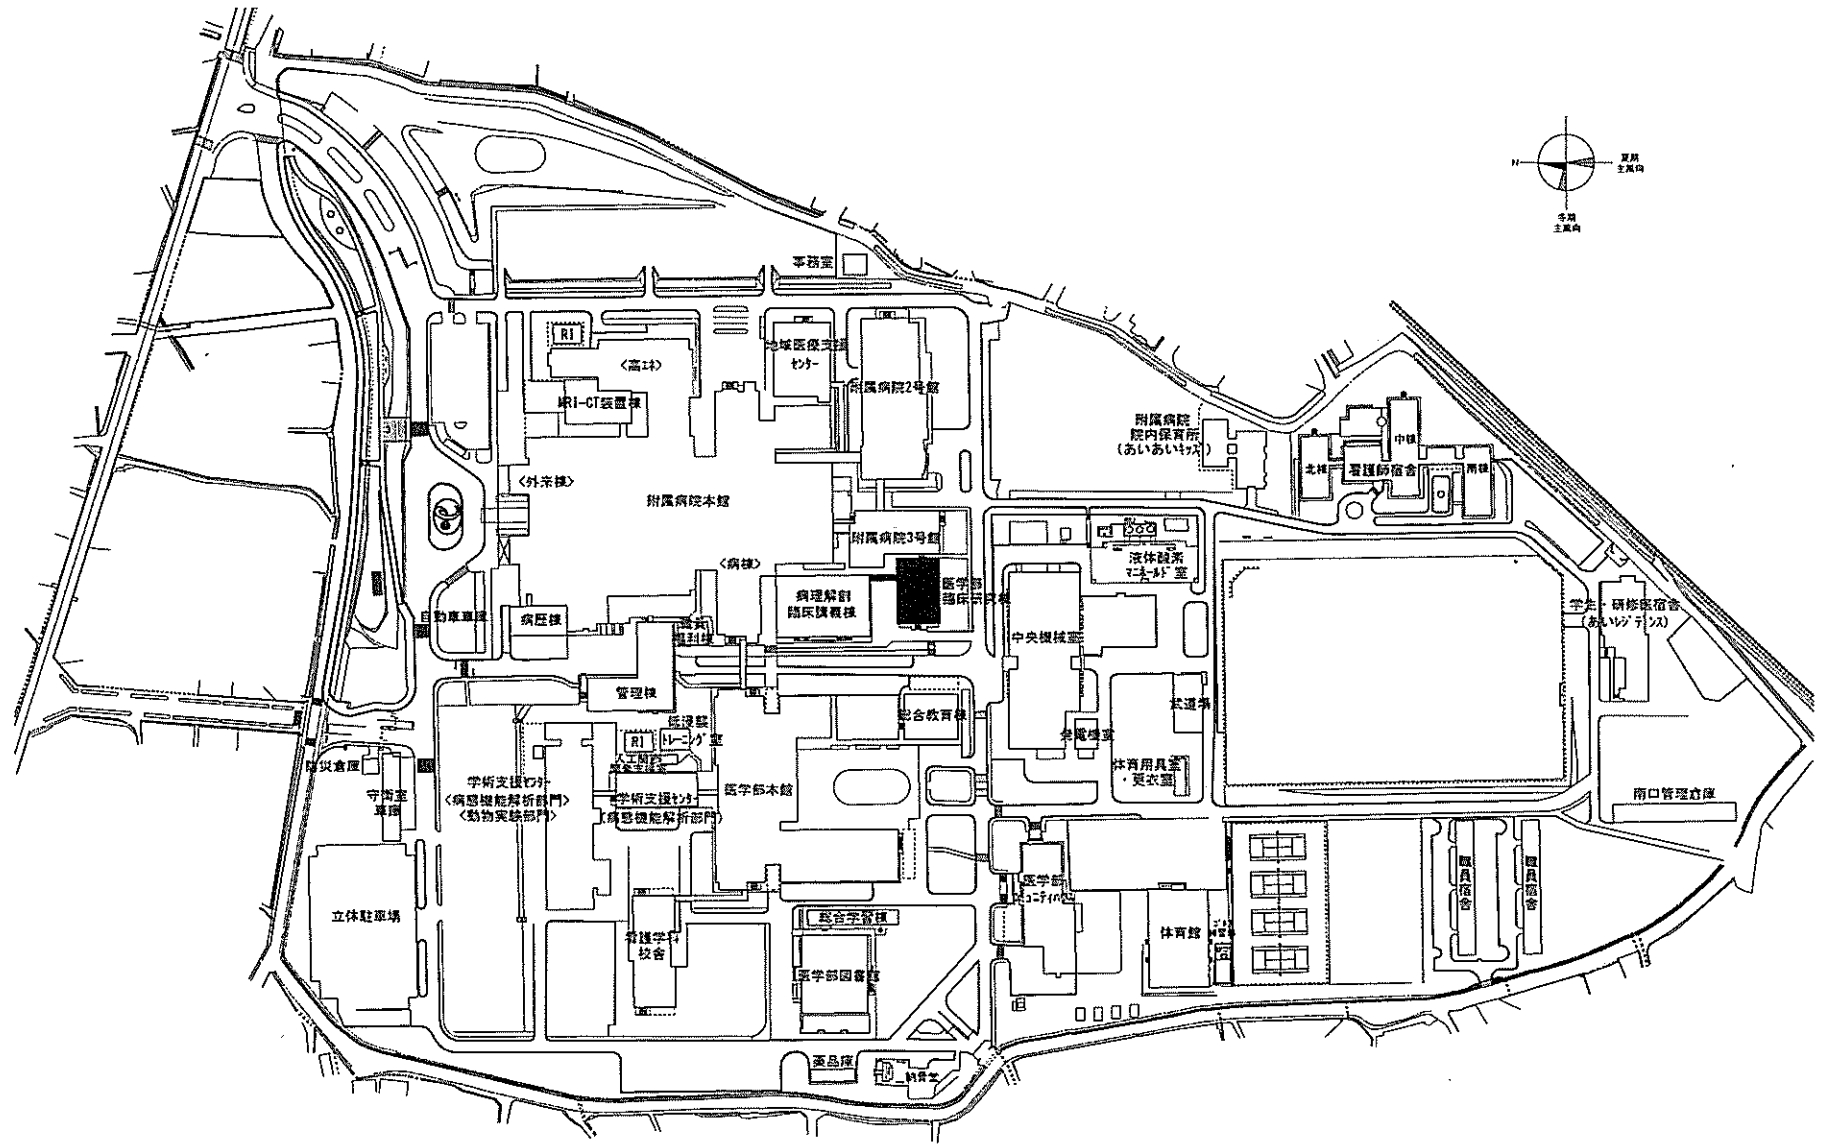


団地名	022 重信	事業名	愛媛大学(重信)総合研究棟改修(医学系)	配置図	1/3,000
-----	--------	-----	----------------------	-----	---------

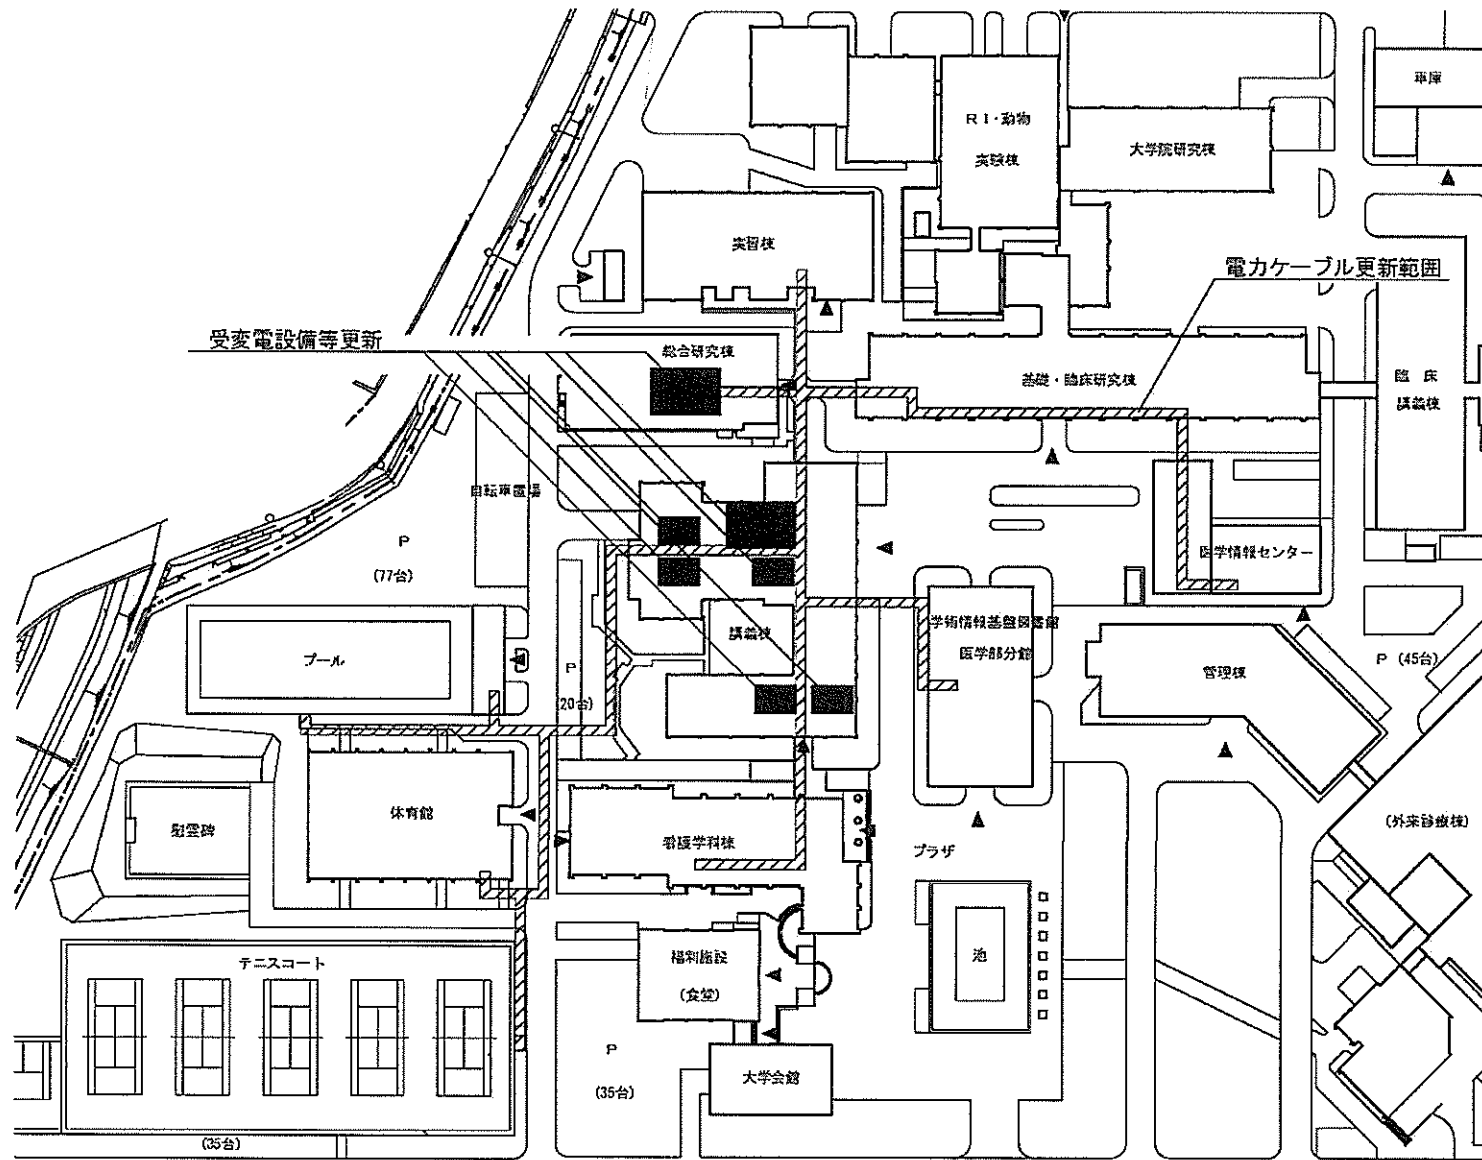


団地名	031 岡豊	事業名	高知大学(岡豊)ライフライン再生(電気設備)	配置図	1/1500
-----	--------	-----	------------------------	-----	--------

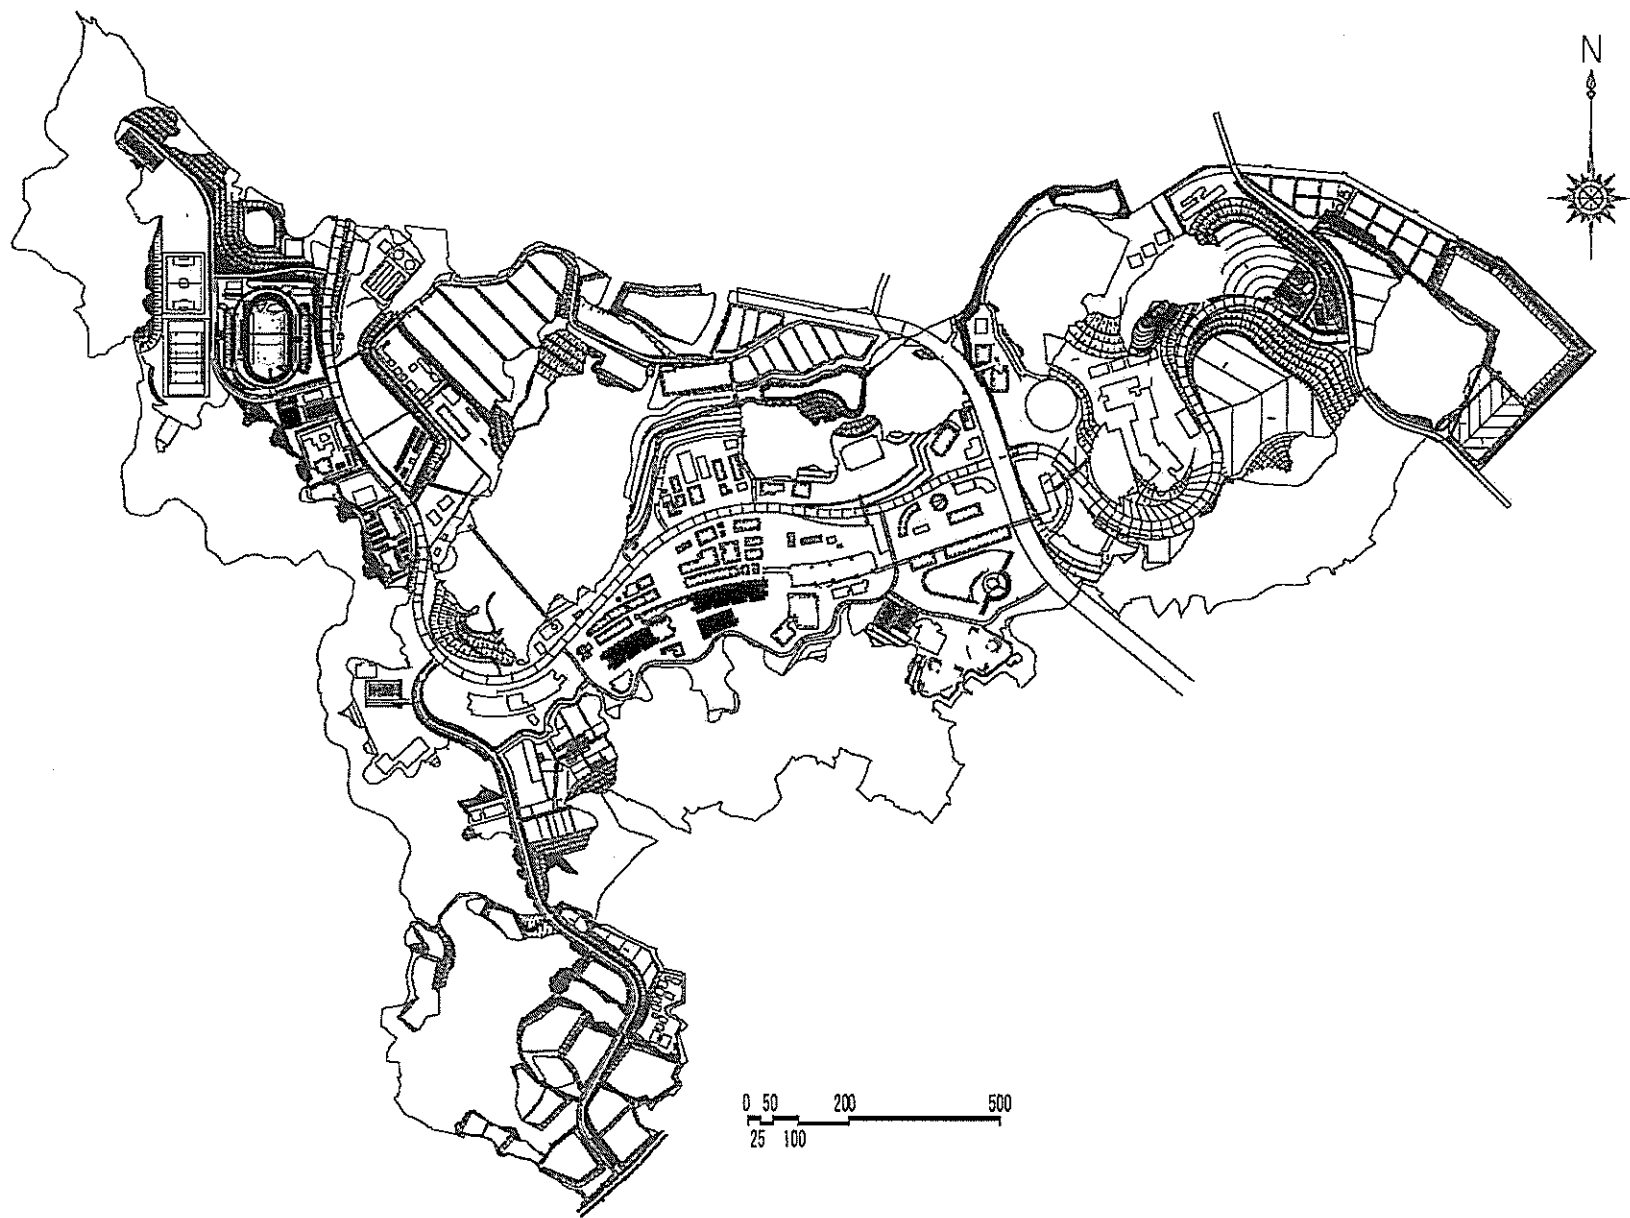


団地名	002 伊都	事業名	九州大学(伊都)ウエスト2号館等耐震改修	配置図	1/15,000
-----	--------	-----	----------------------	-----	----------

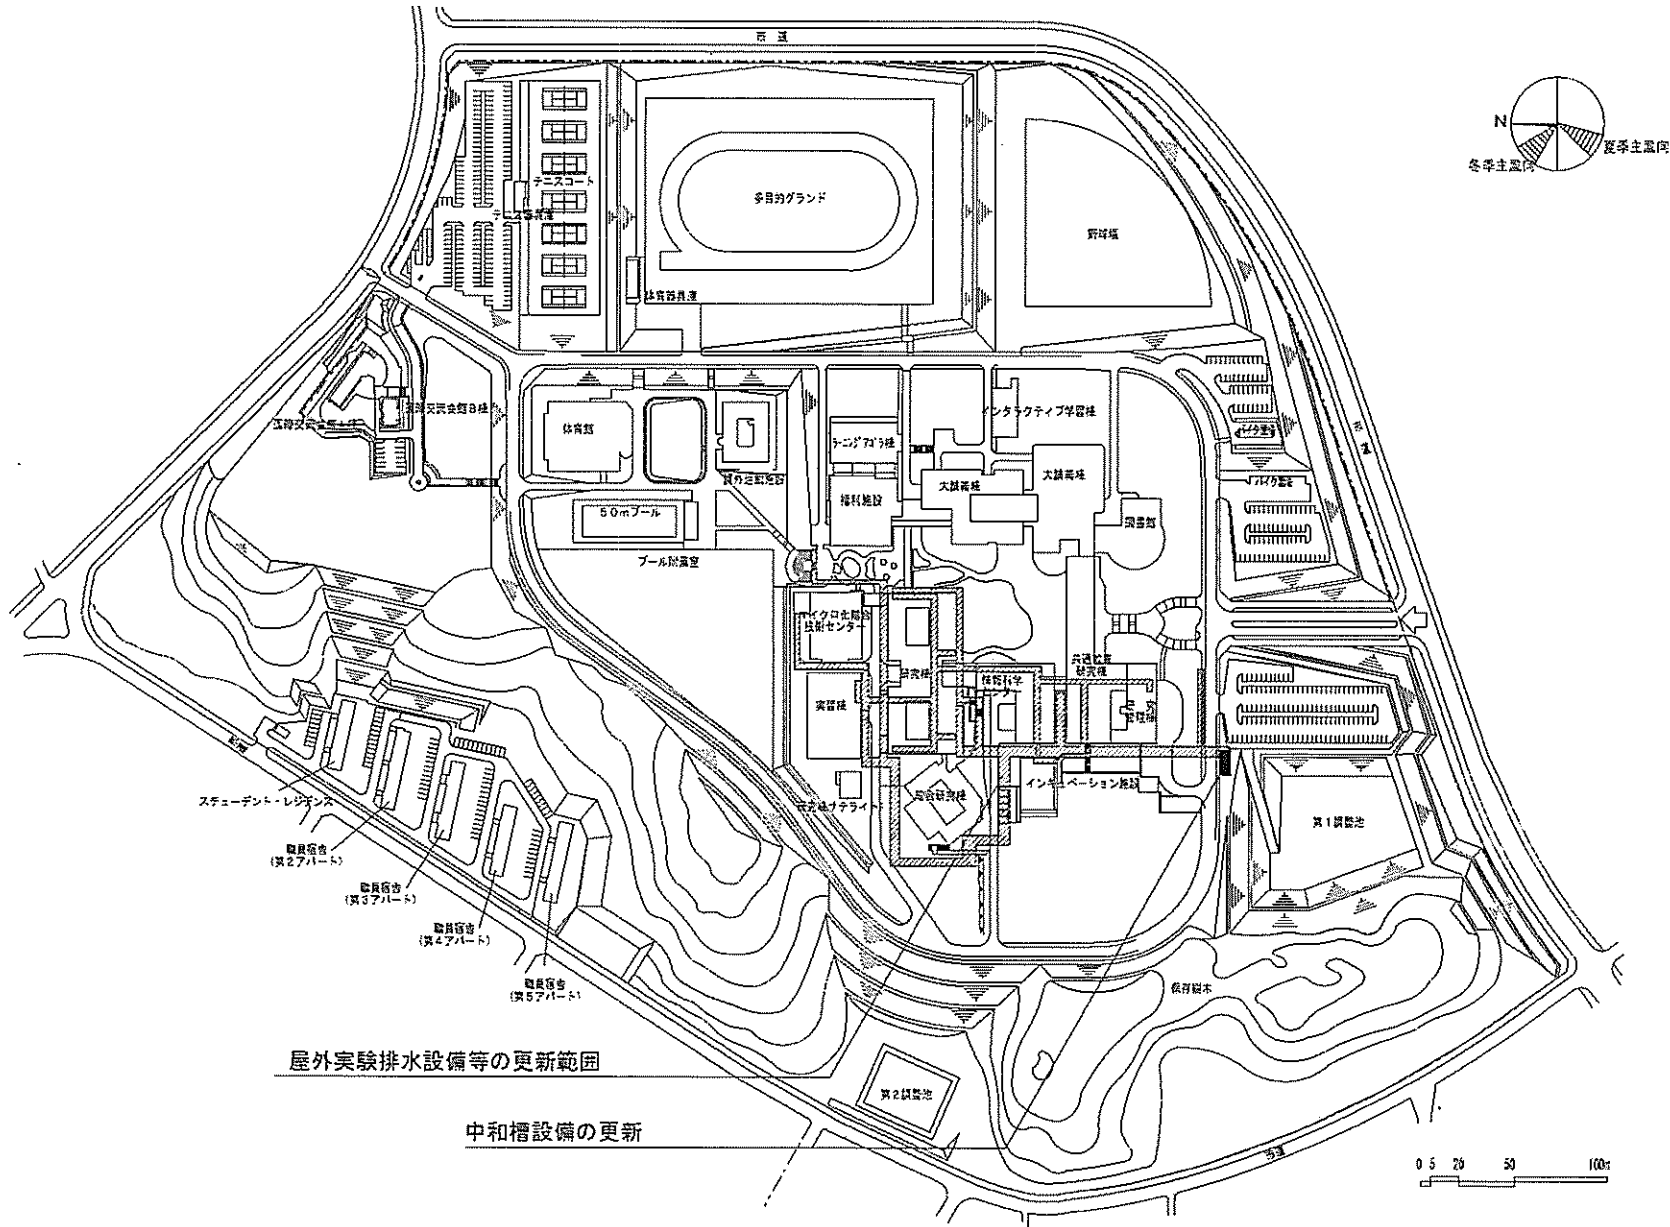


団地名	002 飯塚	事業名	九州工業大学(飯塚)ライフライン再生(排水処理設備)	配置図	1/4,000
-----	--------	-----	----------------------------	-----	---------

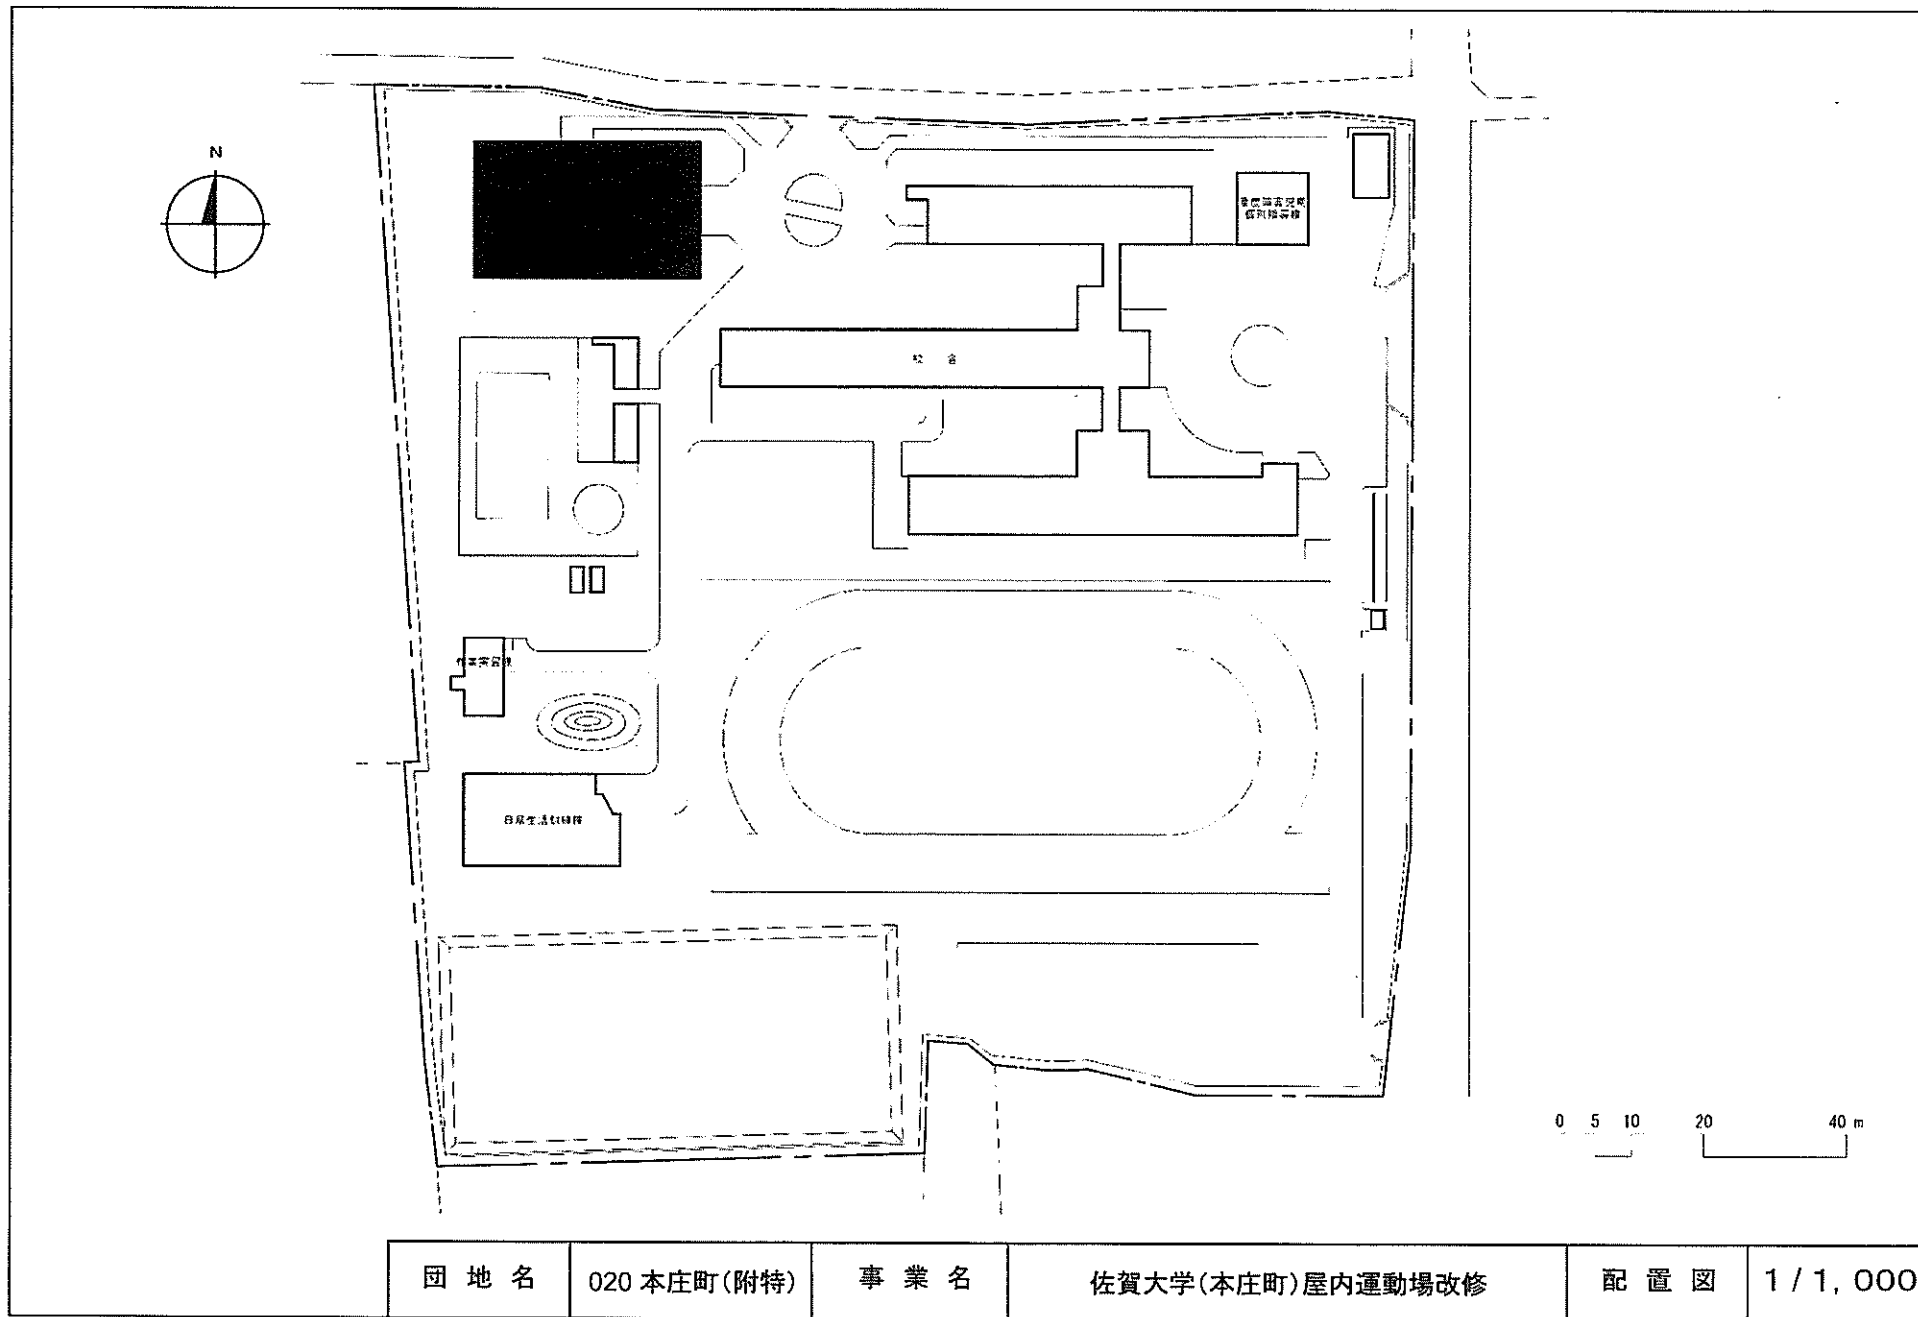


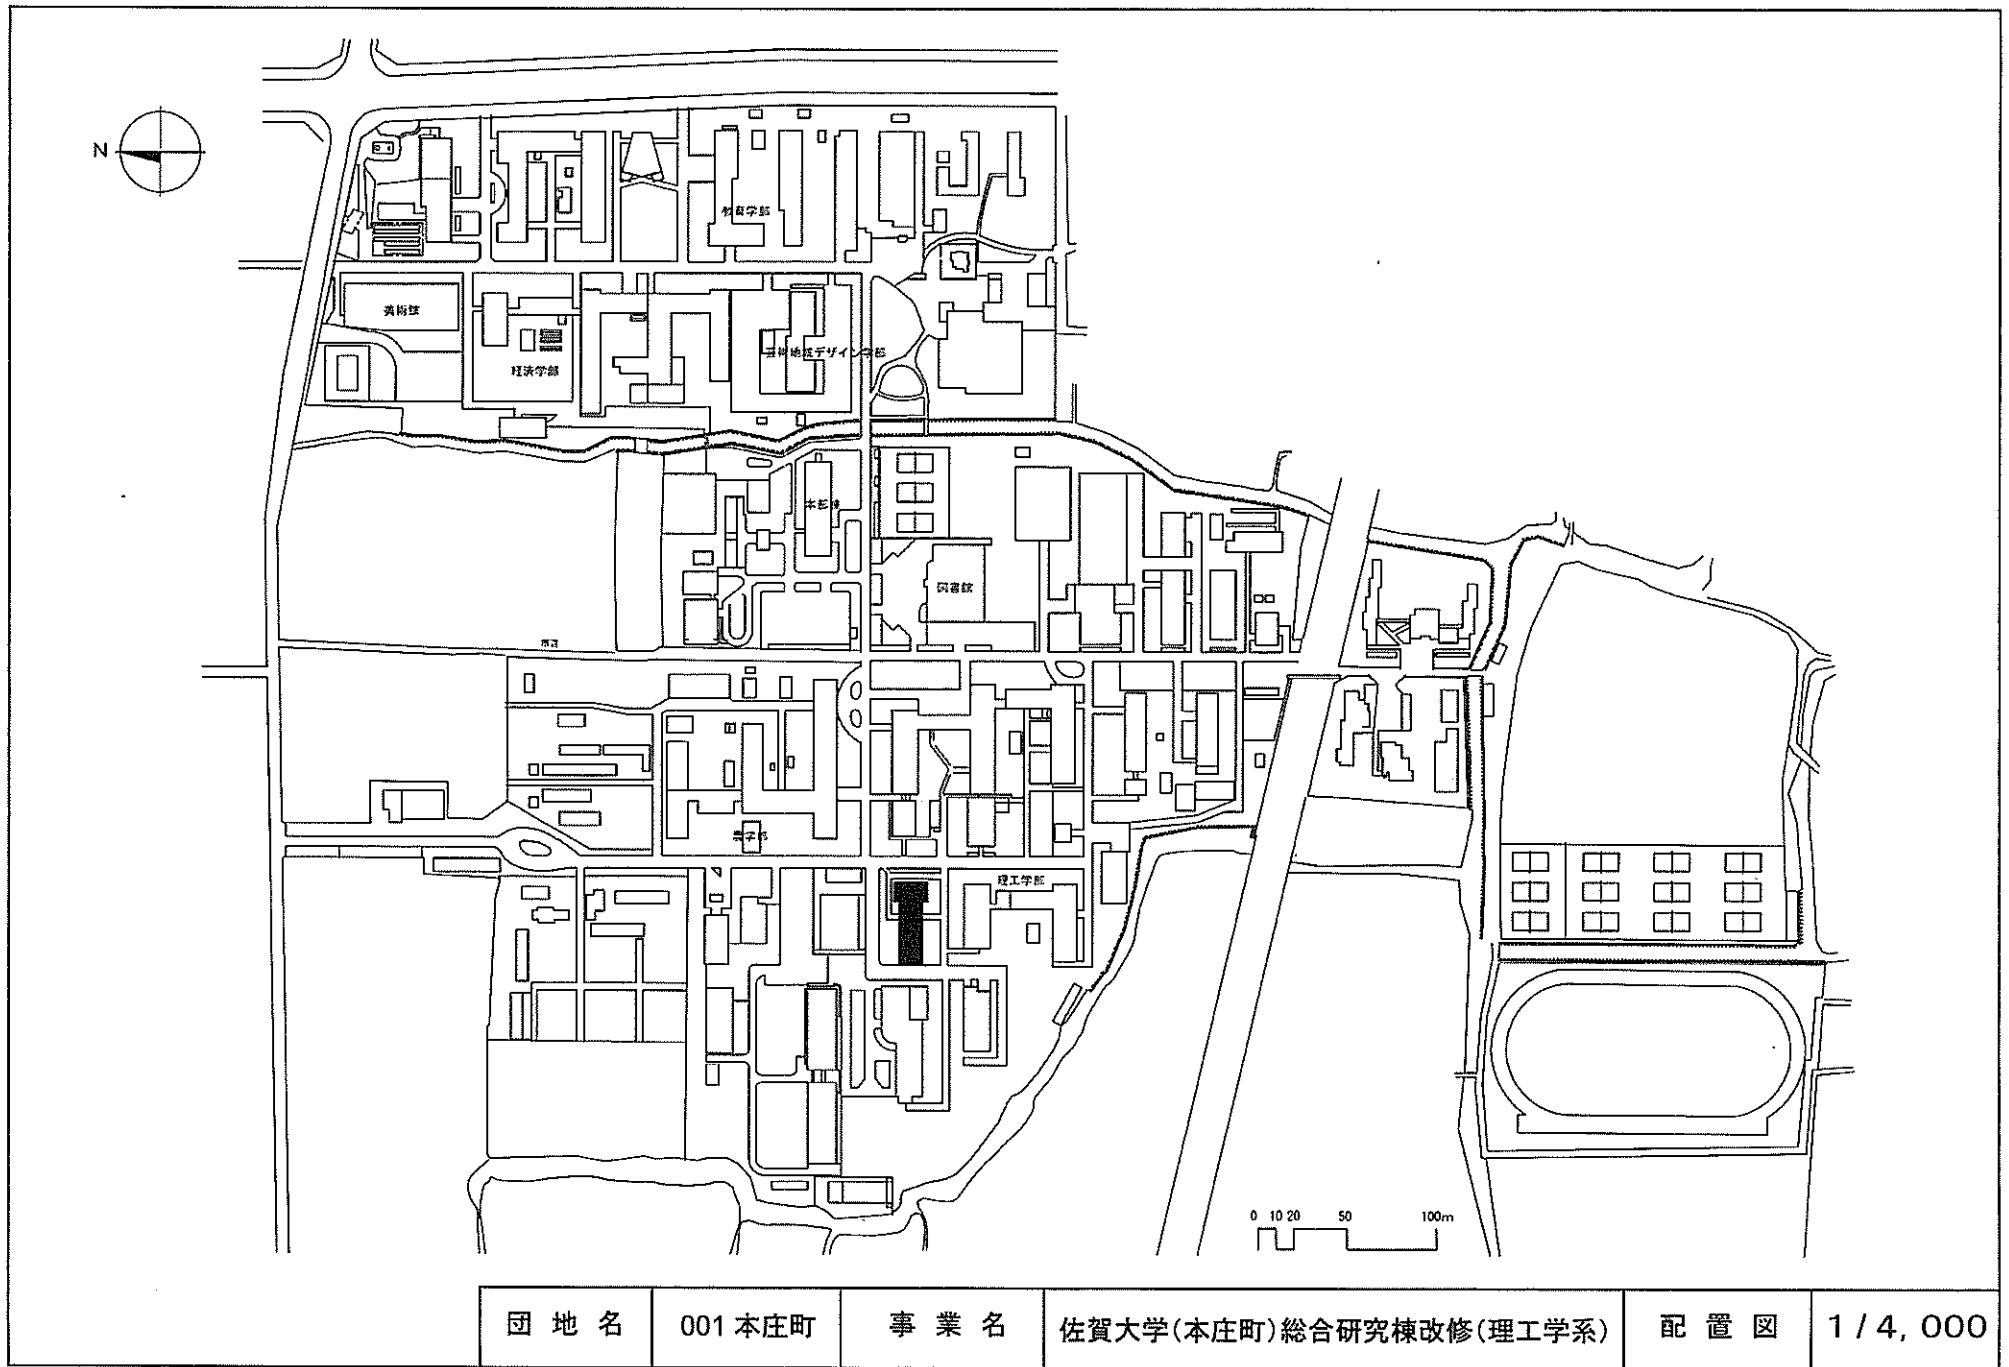

団地名	001 本庄町	事業名	佐賀大学(本庄町)総合研究棟改修(理工学系)	配置図	1/4,000
-----	---------	-----	------------------------	-----	---------

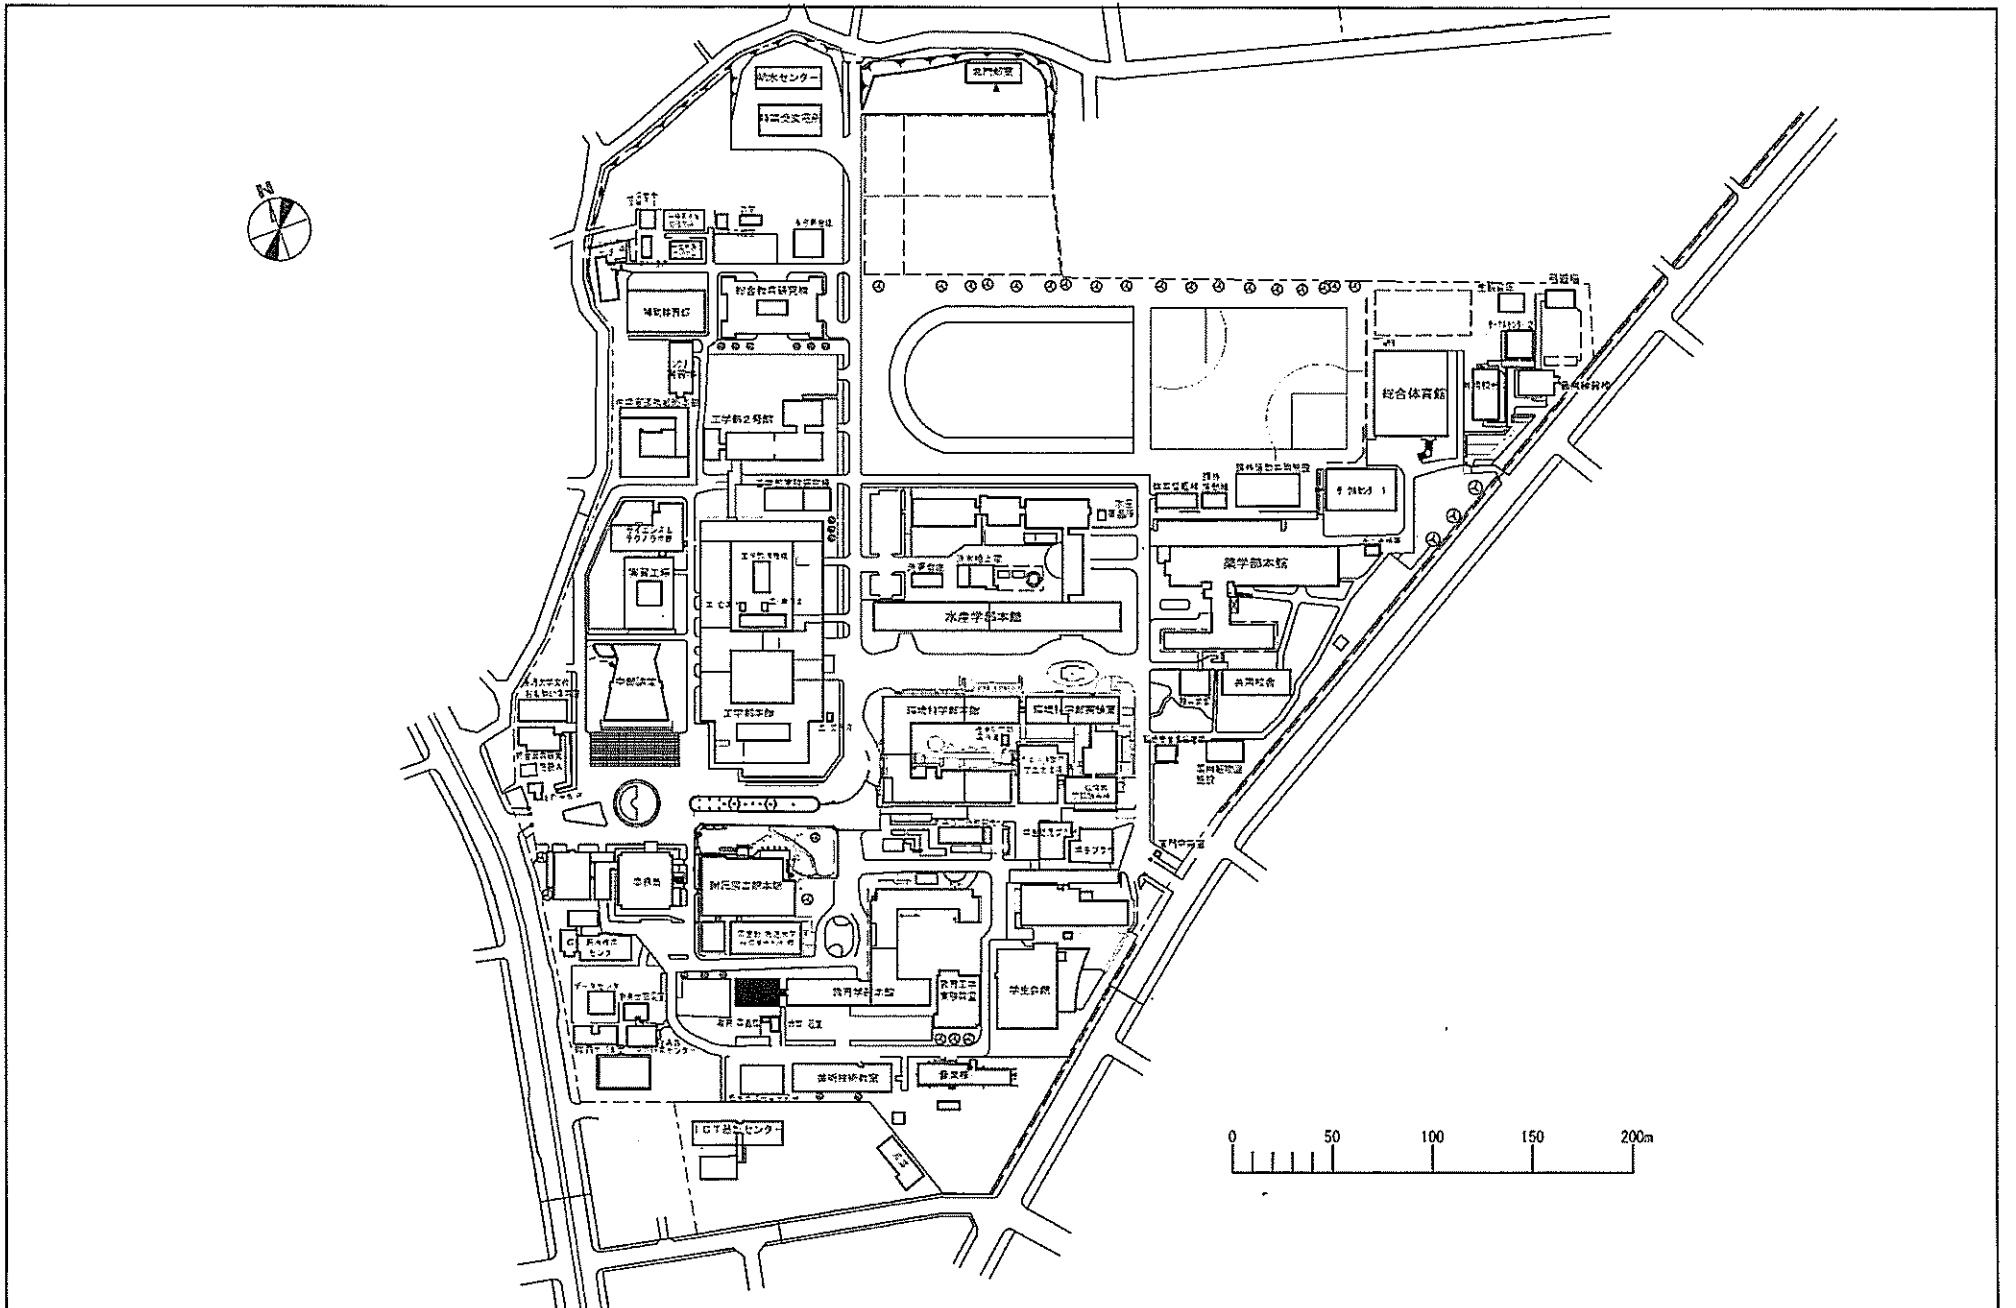


団地名	005文教町	事業名	長崎大学(文教町)総合研究棟改修(情報系)	配置図	1/4000
-----	--------	-----	-----------------------	-----	--------

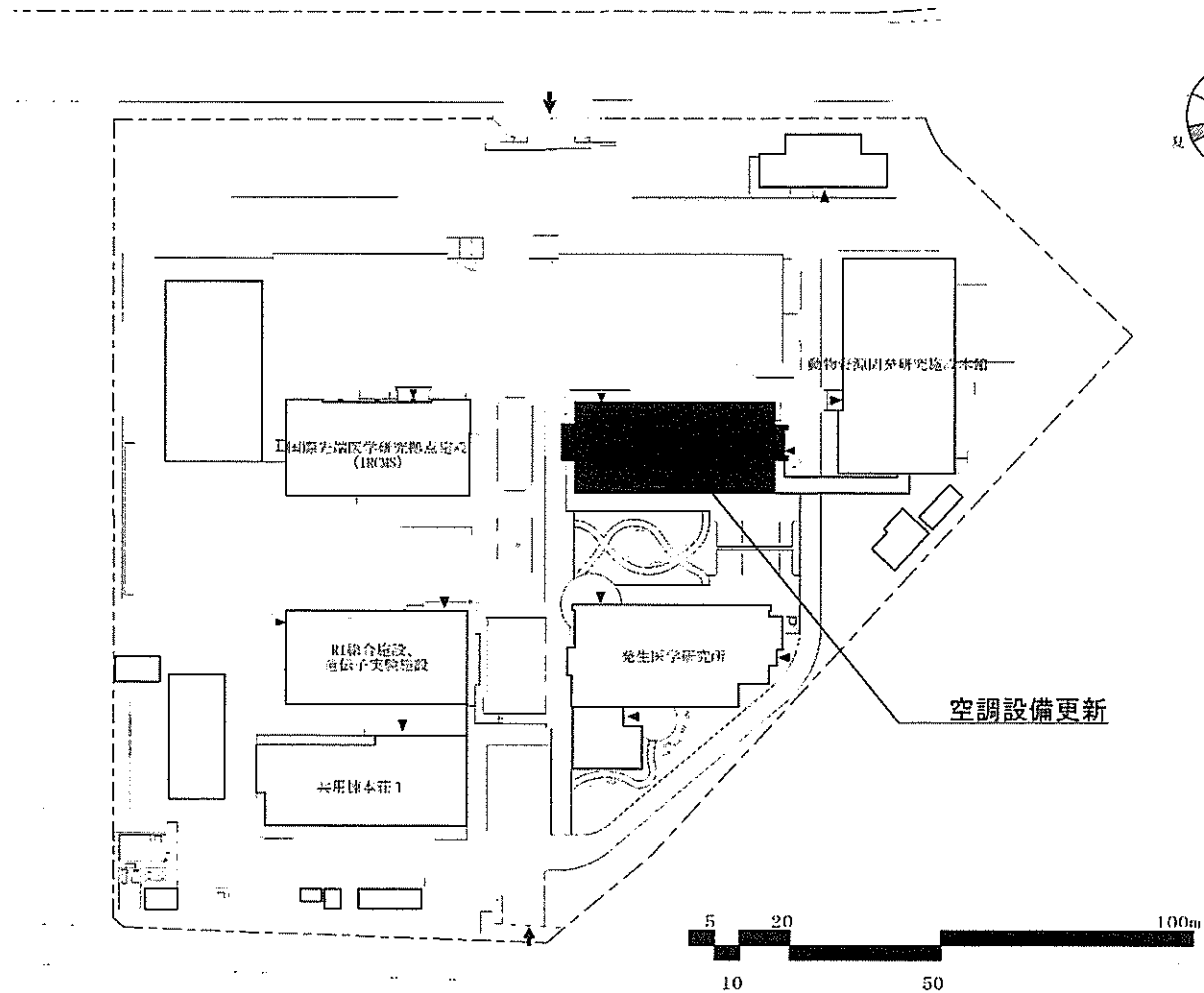

事業名	熊本大学（本荘）ライフライン再生（空調設備）	平面図	1 / 1,500
-----	------------------------	-----	-----------

 
冬期主風向





夏期主風向

屋外排水管更新範囲

屋外排水管更新範囲

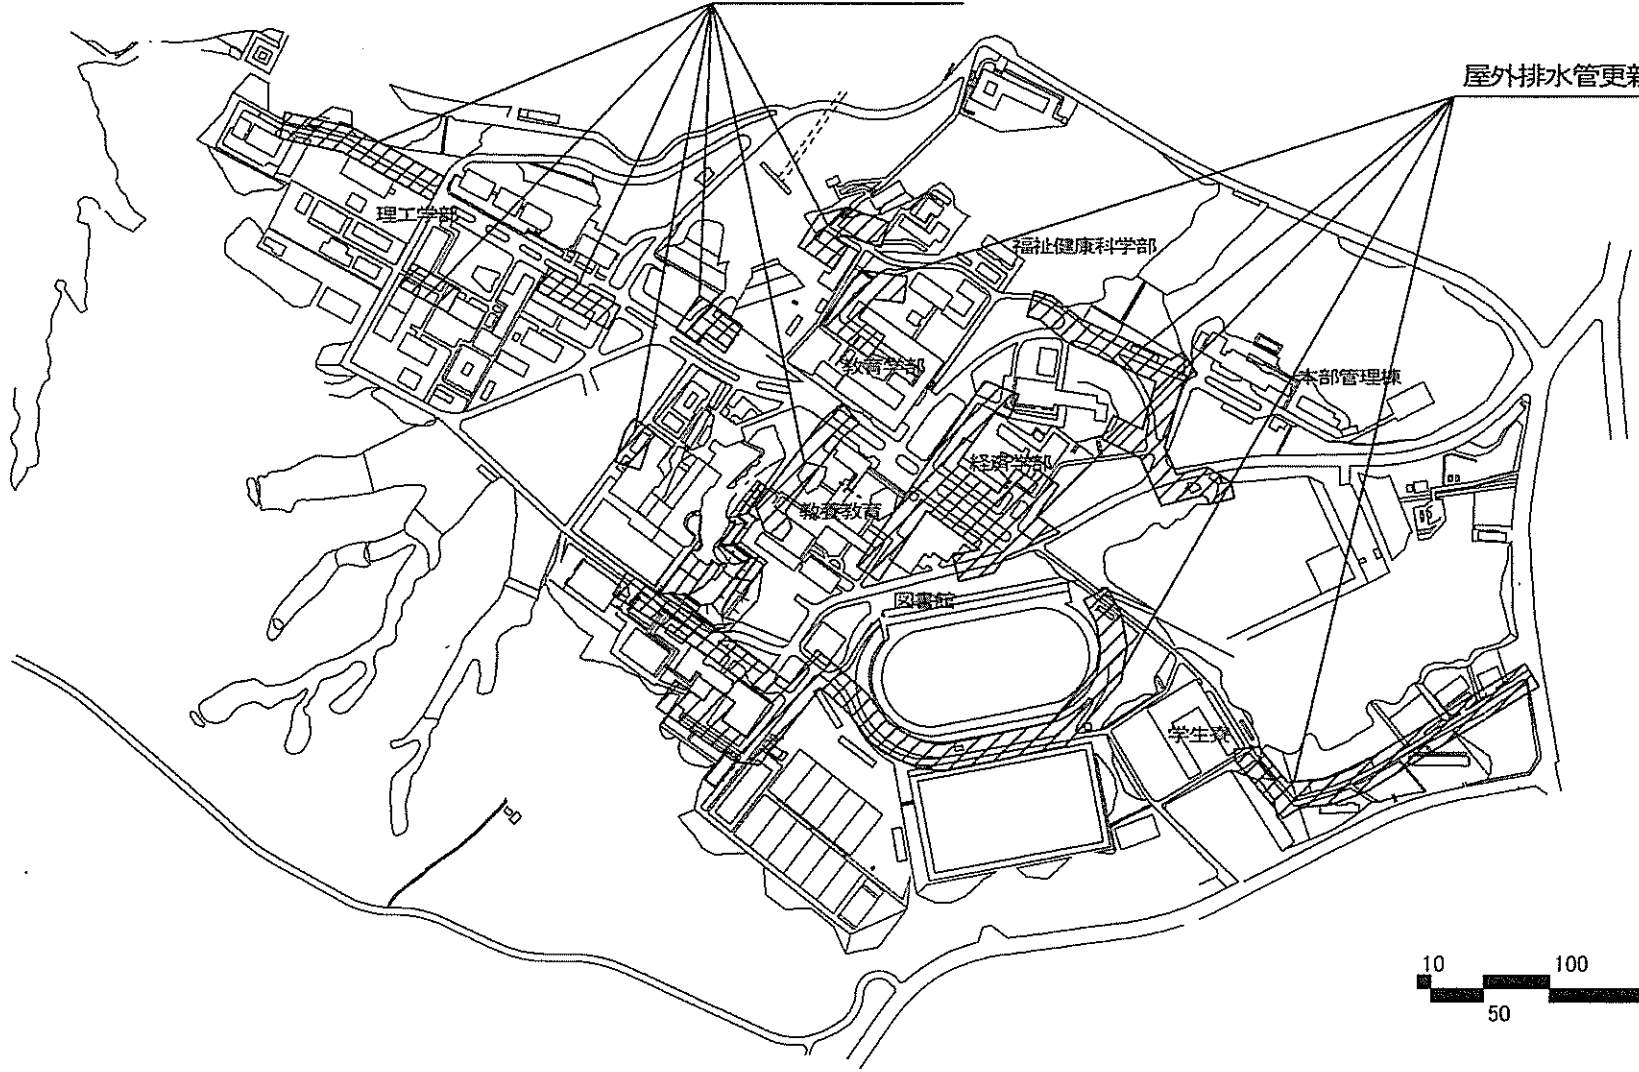

団地名	001 旦野原	事業名	大分大学(旦野原) ライフライン再生 (給排水設備)	配置図	1/6000
-----	---------	-----	----------------------------	-----	--------

  


実験実習地(山林)

車庫


事務所

木材加工室


団地名	010 田野1団地	事業名	宮崎大学(田野)管理棟改修(農学系)	配置図	1/2000
-----	-----------	-----	--------------------	-----	--------

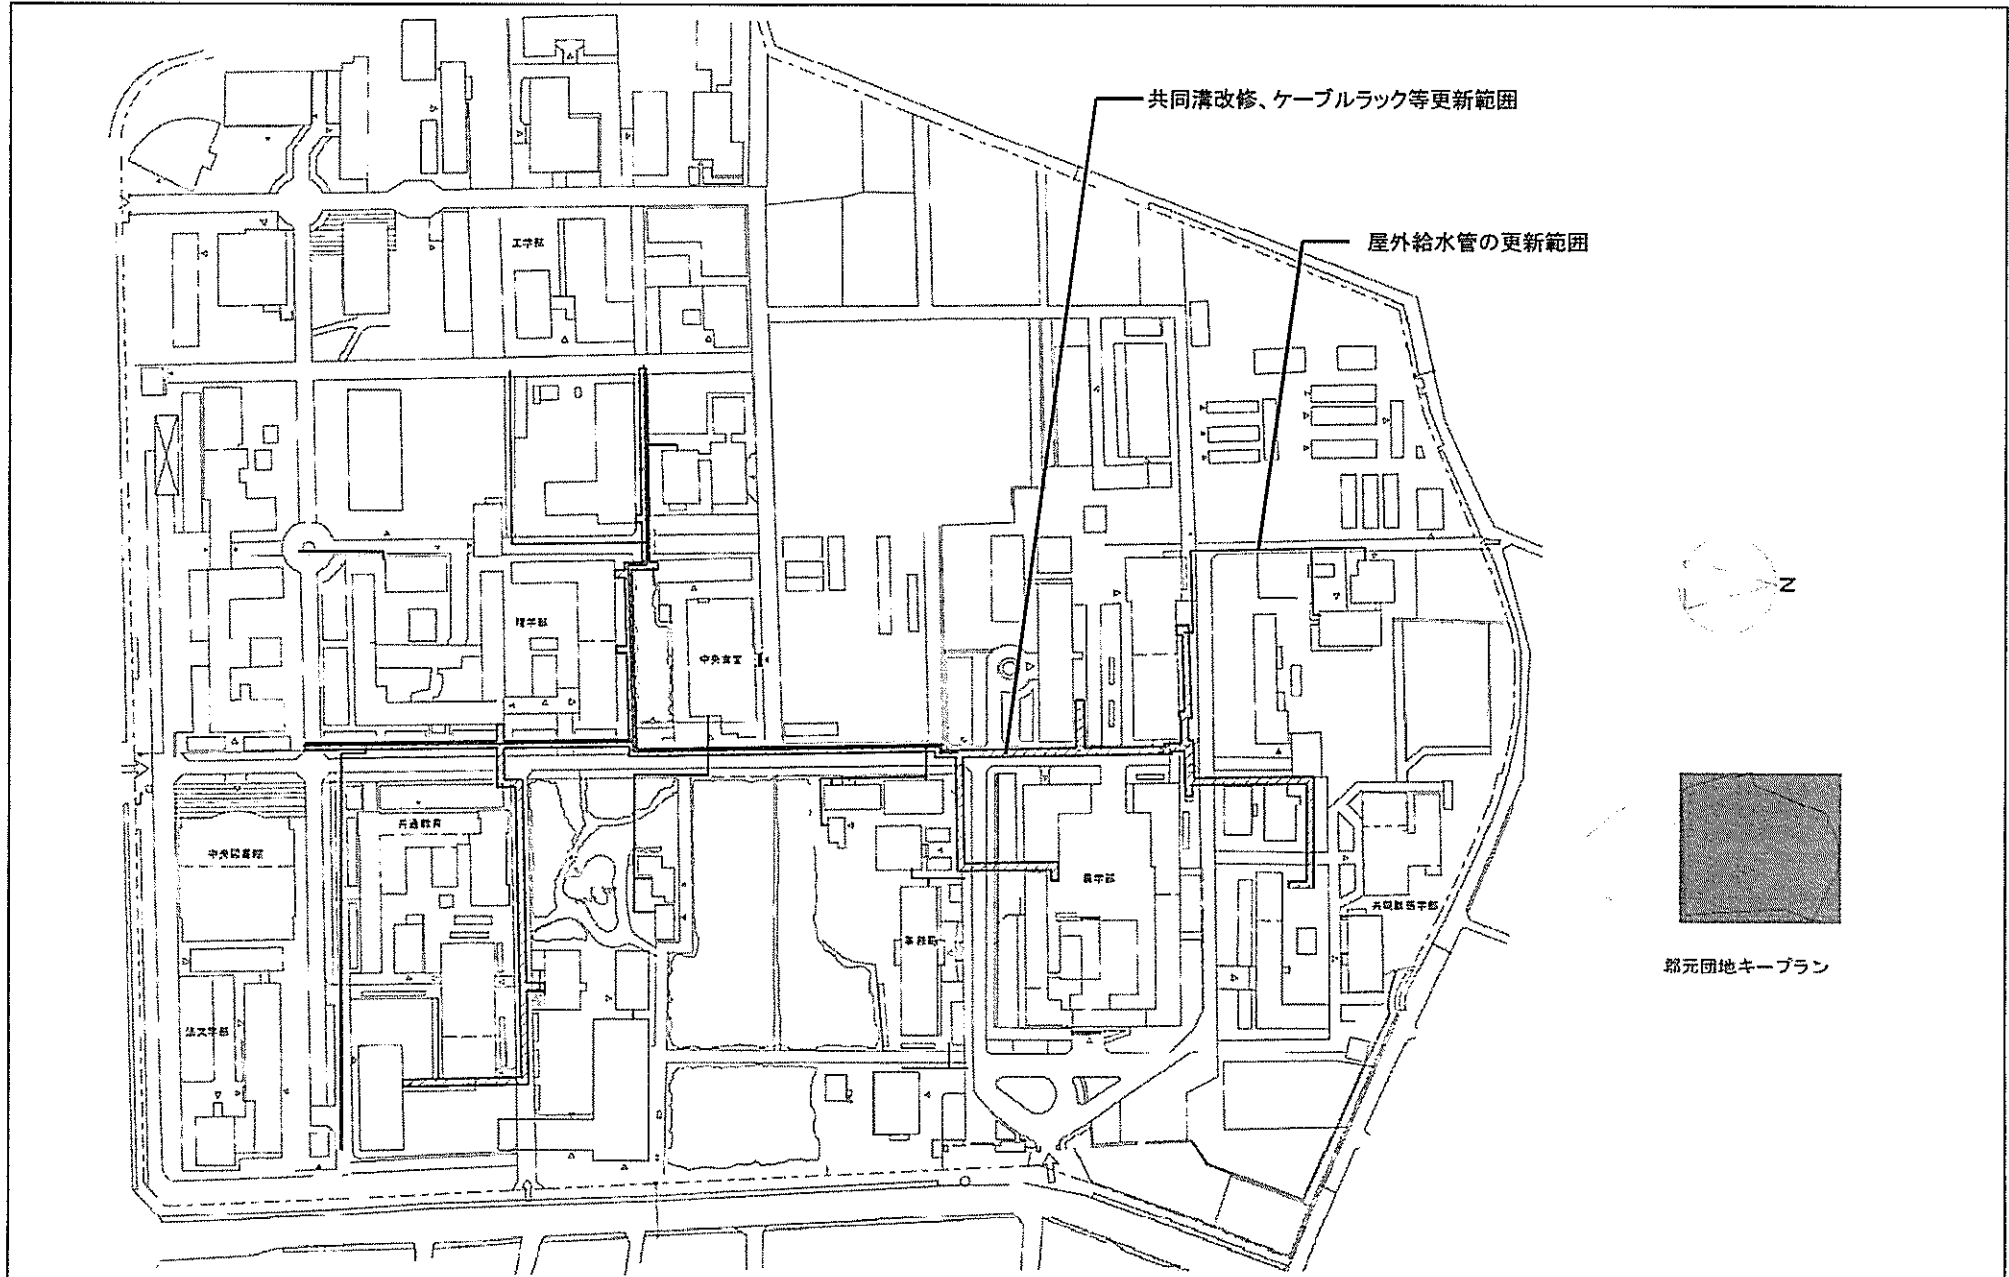



団地名	001 郡元	事業名	鹿児島大学(郡元)ライフライン再生(給排水設備)	配置図	1/3000
-----	--------	-----	--------------------------	-----	--------

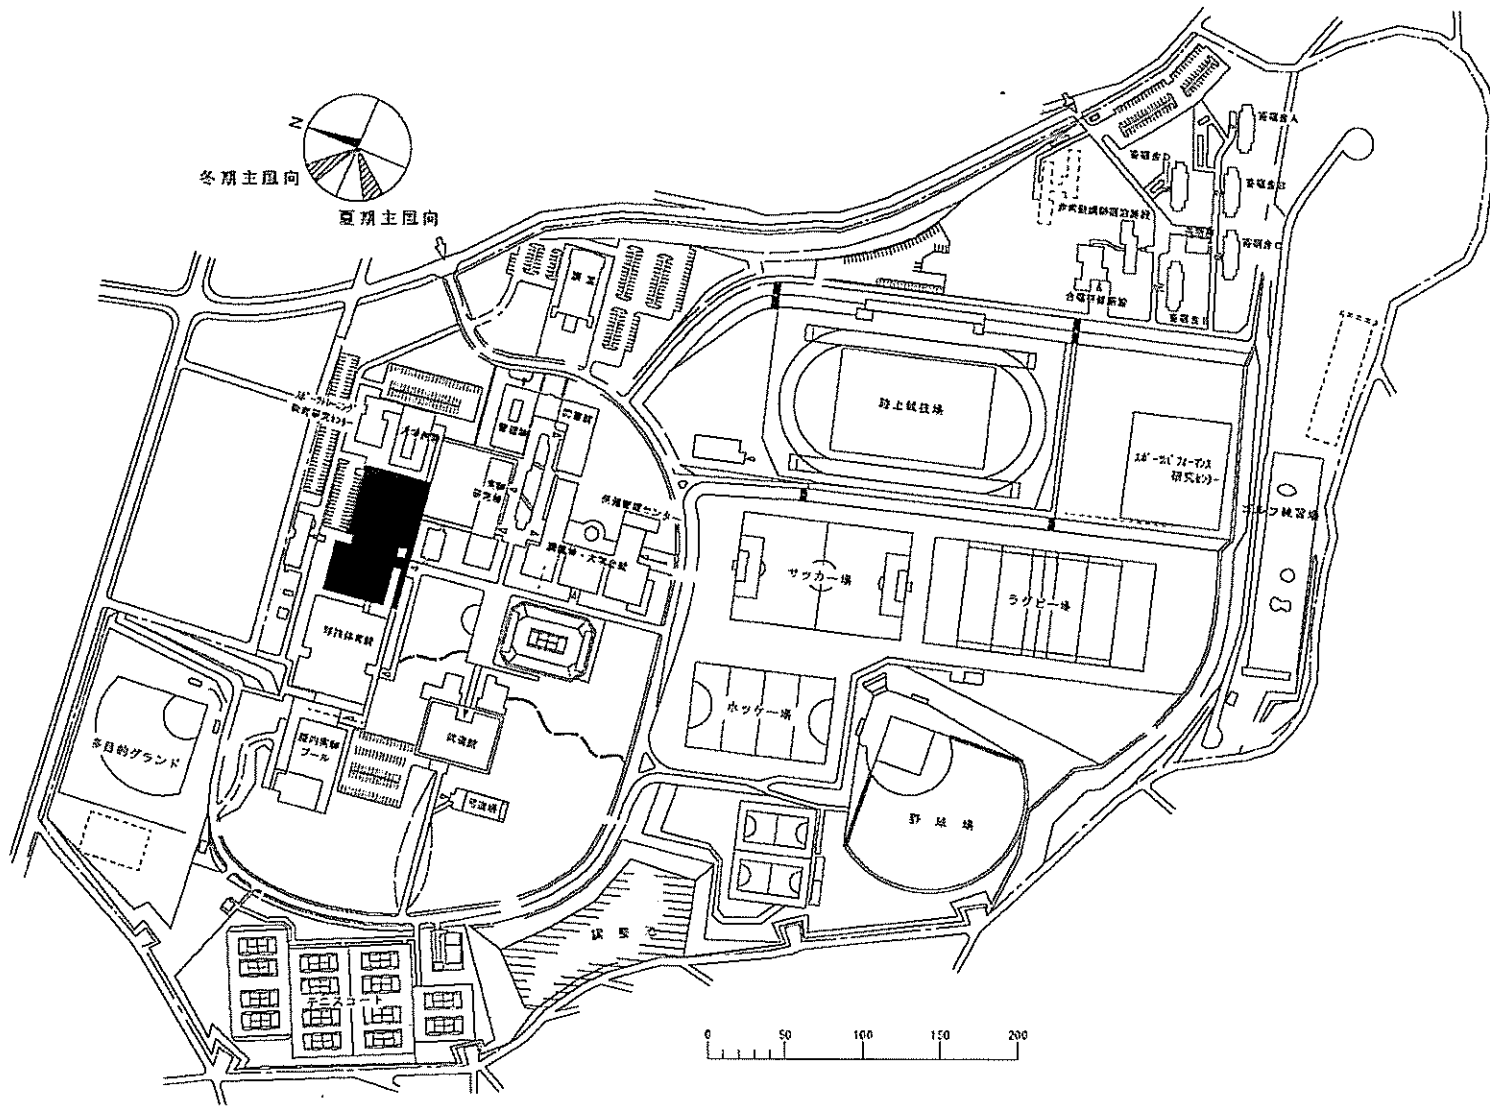


団地名	001 白水	事業名	鹿屋体育大学(白水)屋内運動場改修	配置図	1/5000
-----	--------	-----	-------------------	-----	--------

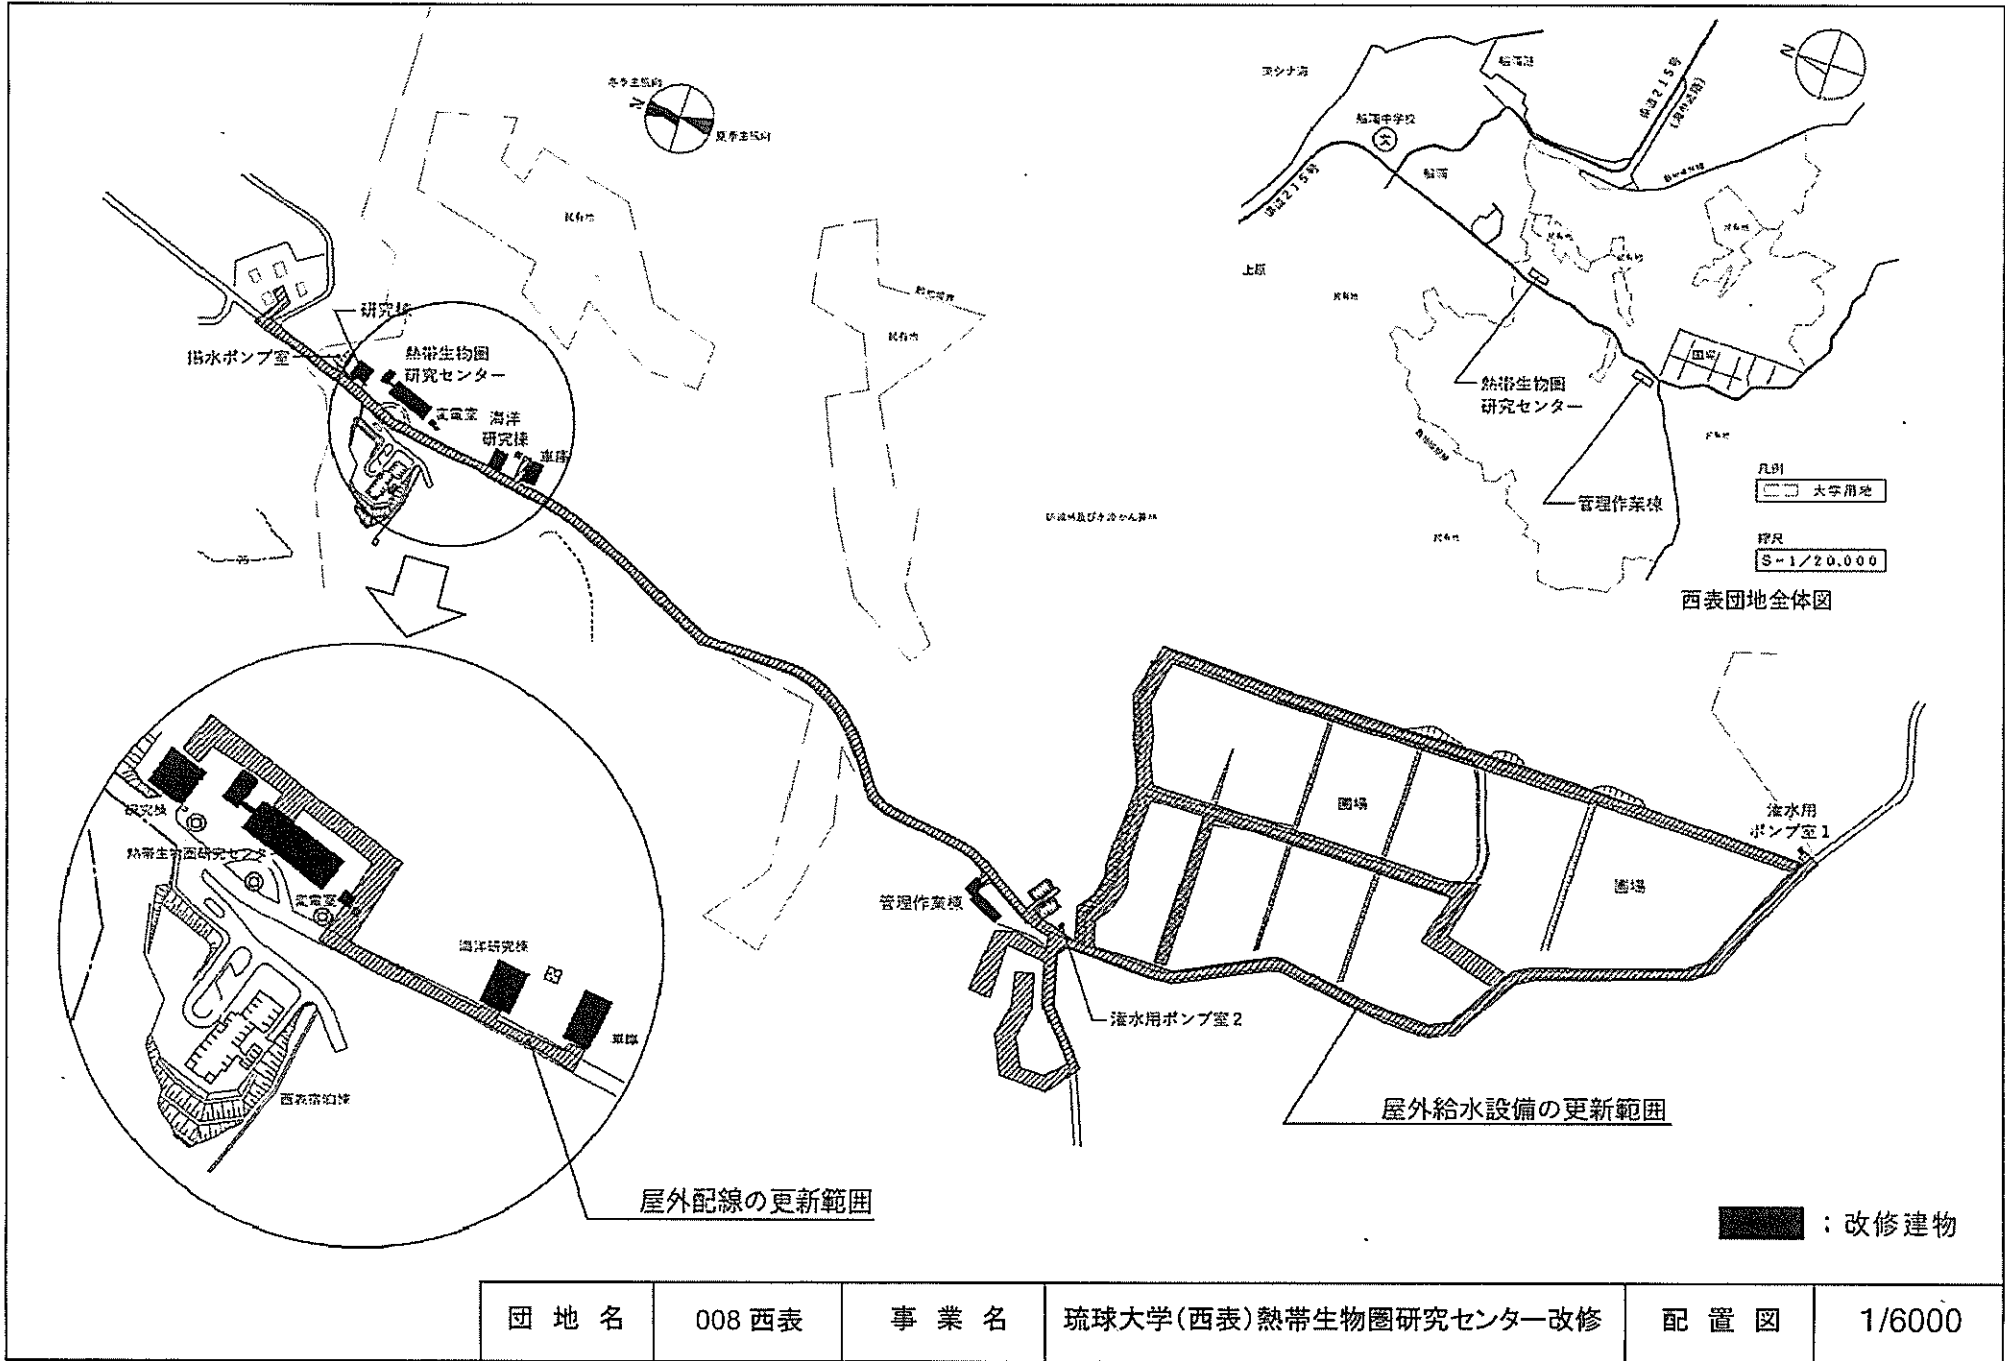

団地名	008 西表	事業名	琉球大学(西表)熱帯生物圏研究センター改修	配置図	1/6000
-----	--------	-----	-----------------------	-----	--------

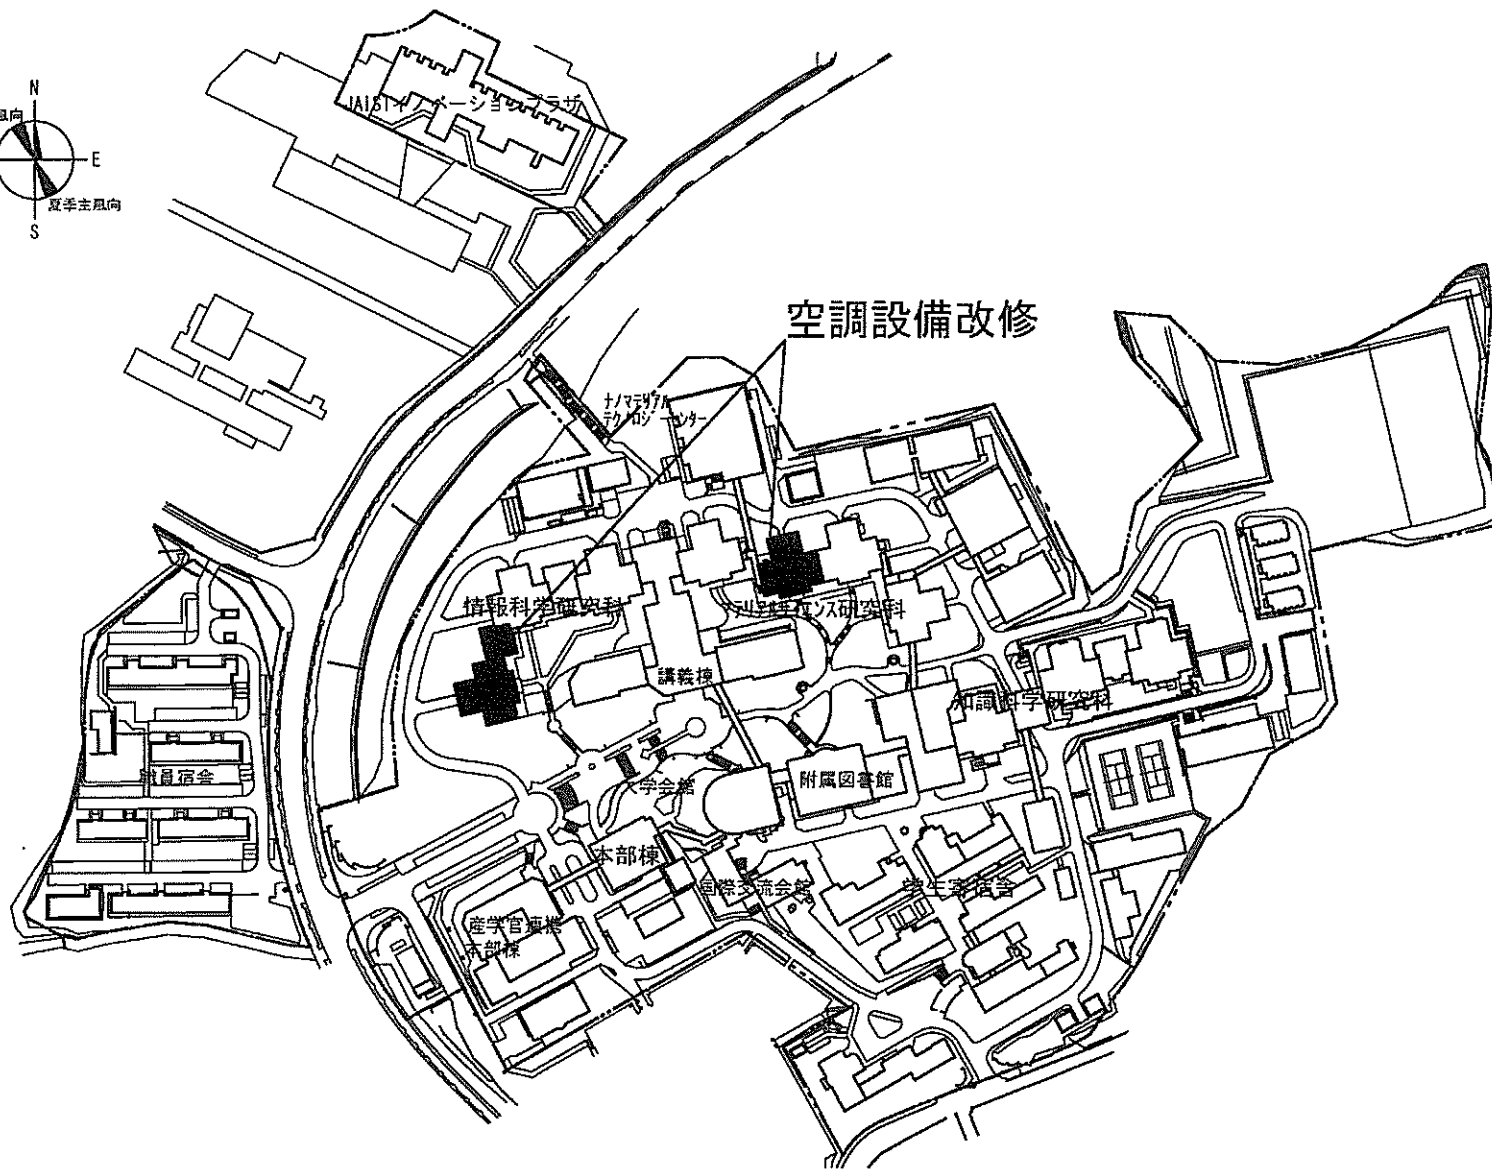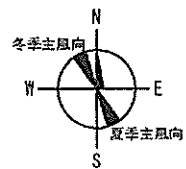

団地名	085辰口	事業名	北陸先端科学技術大学院大学 (辰口)ライフライン再生(空調設備)	配置図	1/3000
-----	-------	-----	-------------------------------------	-----	--------

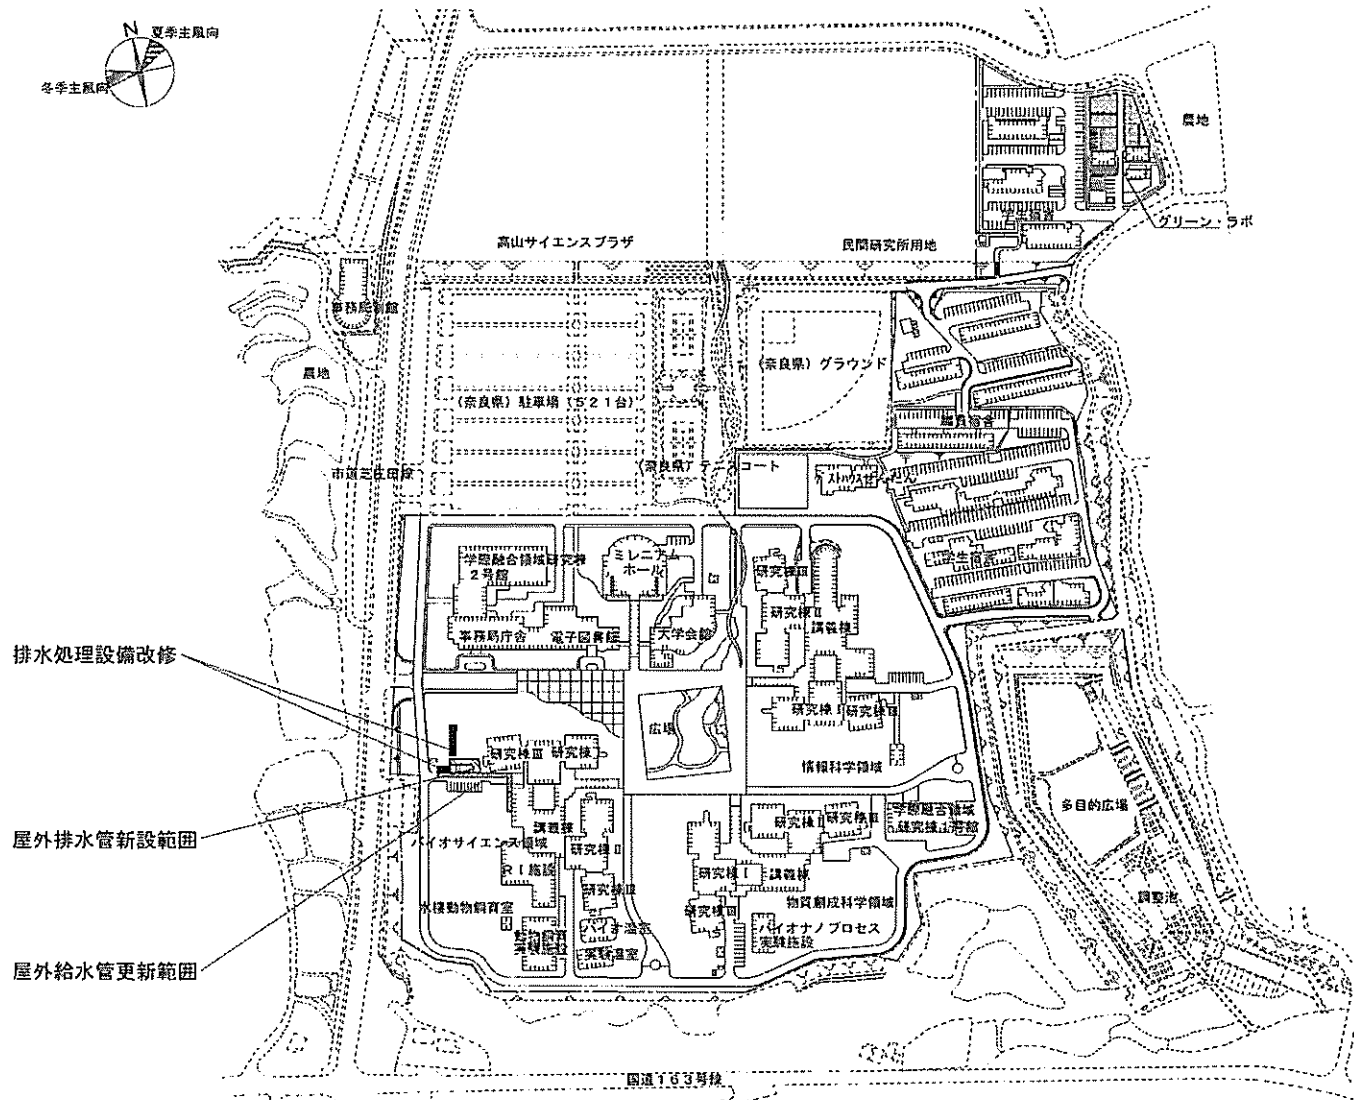


排水処理設備改修



屋外排水管新設範囲

屋外給水管更新範囲

団地名	001 生駒	事業名	奈良先端科学技術大学院大学(生駒) ライフライン再生(排水処理設備)	配置図	1/4, 000
-----	--------	-----	---------------------------------------	-----	----------

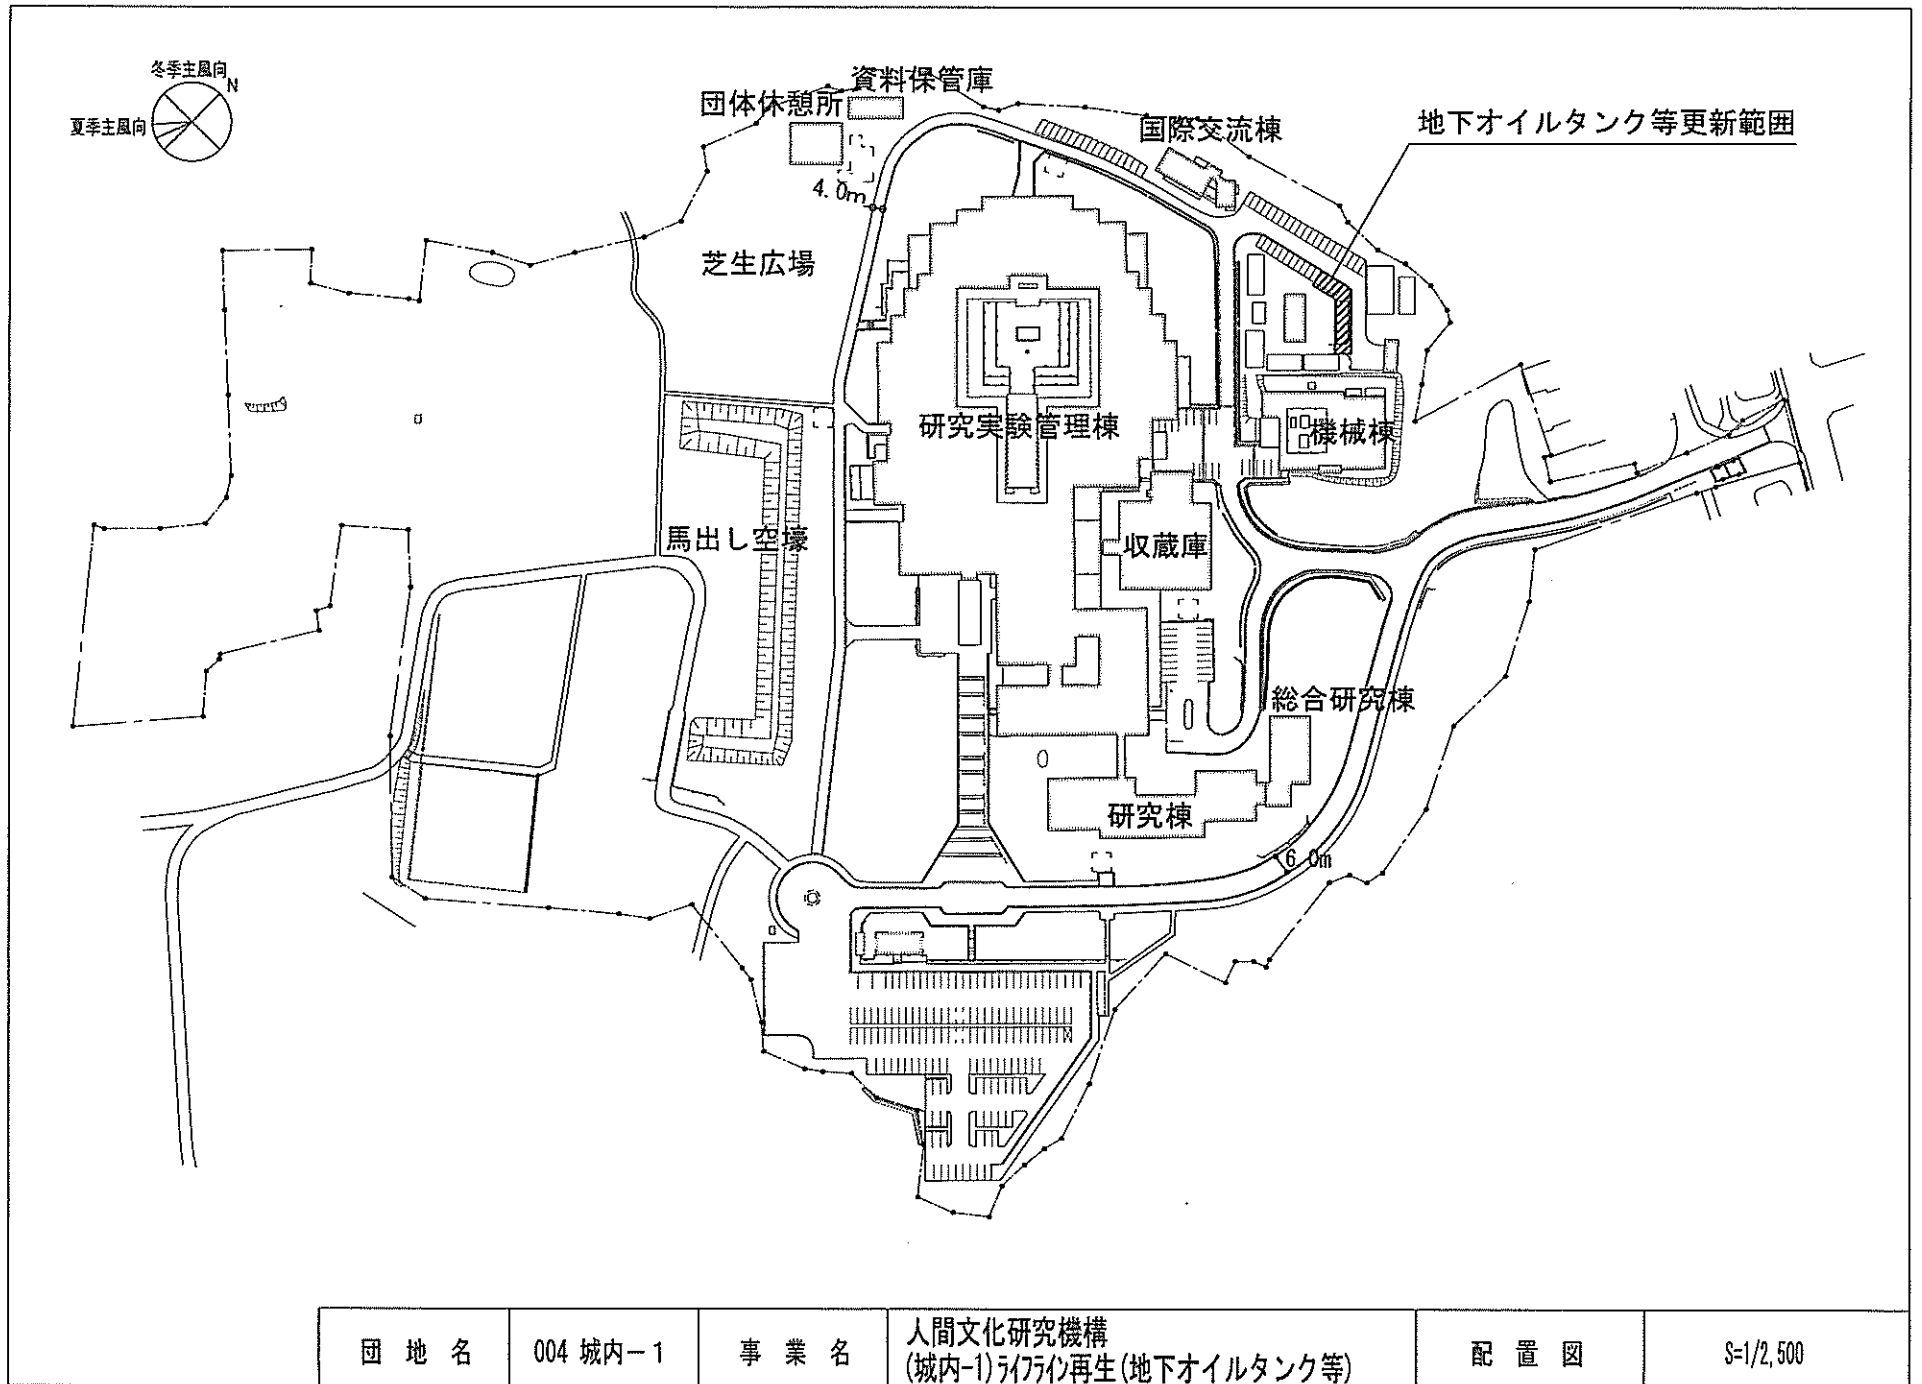


団地名	004 城内-1	事業名	人間文化研究機構 (城内-1)ライオン再生(地下オイルタンク等)	配置図	S=1/2,500
-----	----------	-----	-------------------------------------	-----	-----------

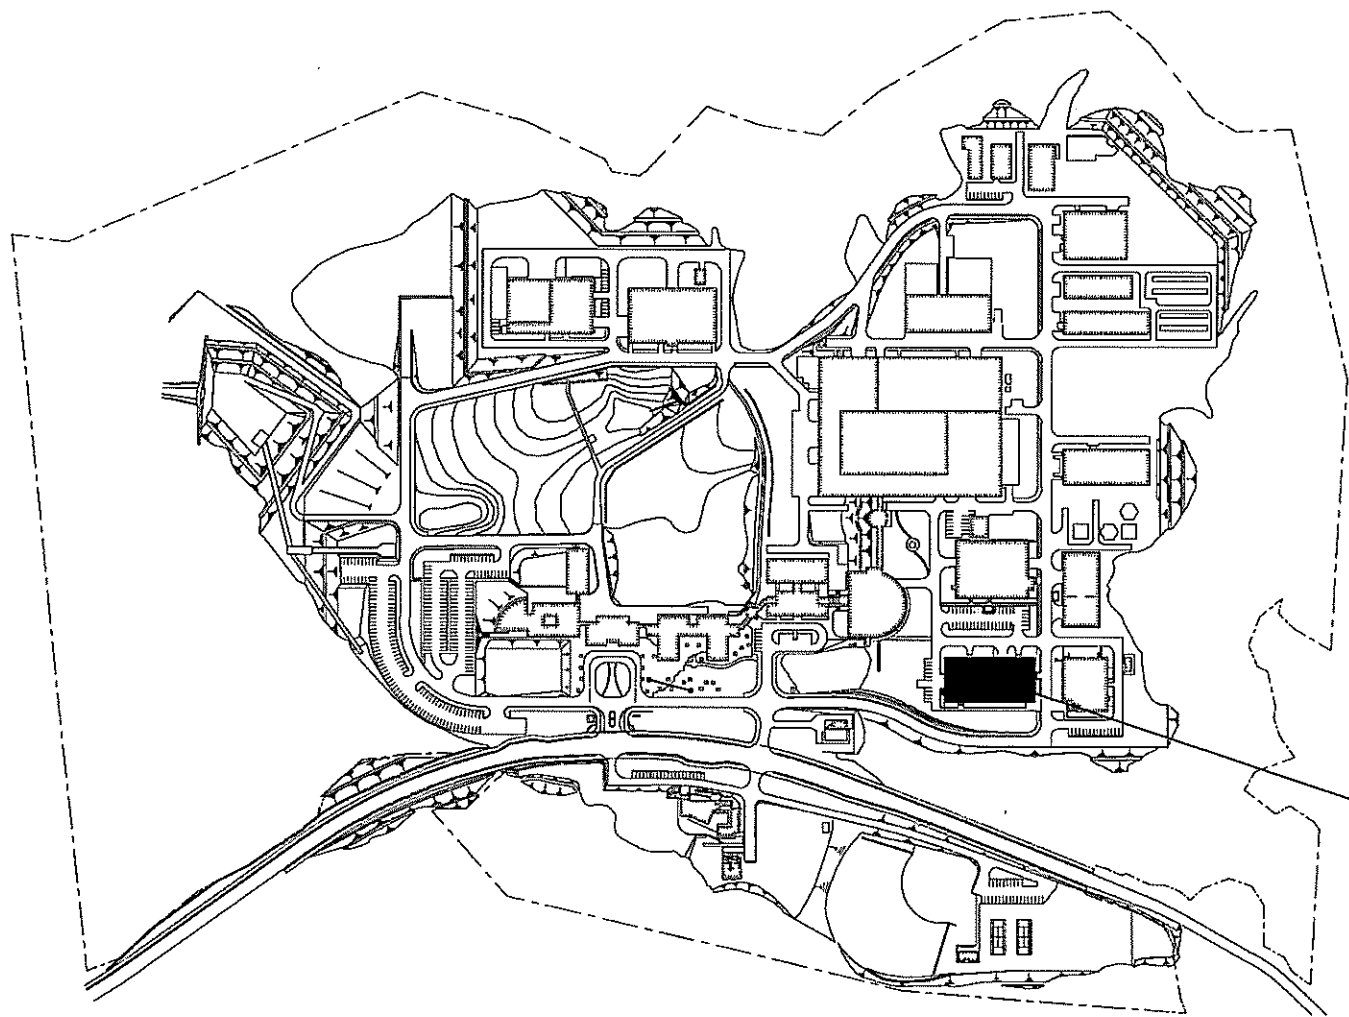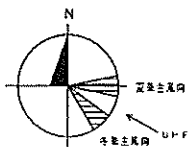


計測実験棟
空調設備更新

0 10 30 60 120M


団地名	201 土岐	事業名	自然科学研究機構(土岐)ライフライン再生(空調設備)	配置図	1/5000
-----	--------	-----	----------------------------	-----	--------

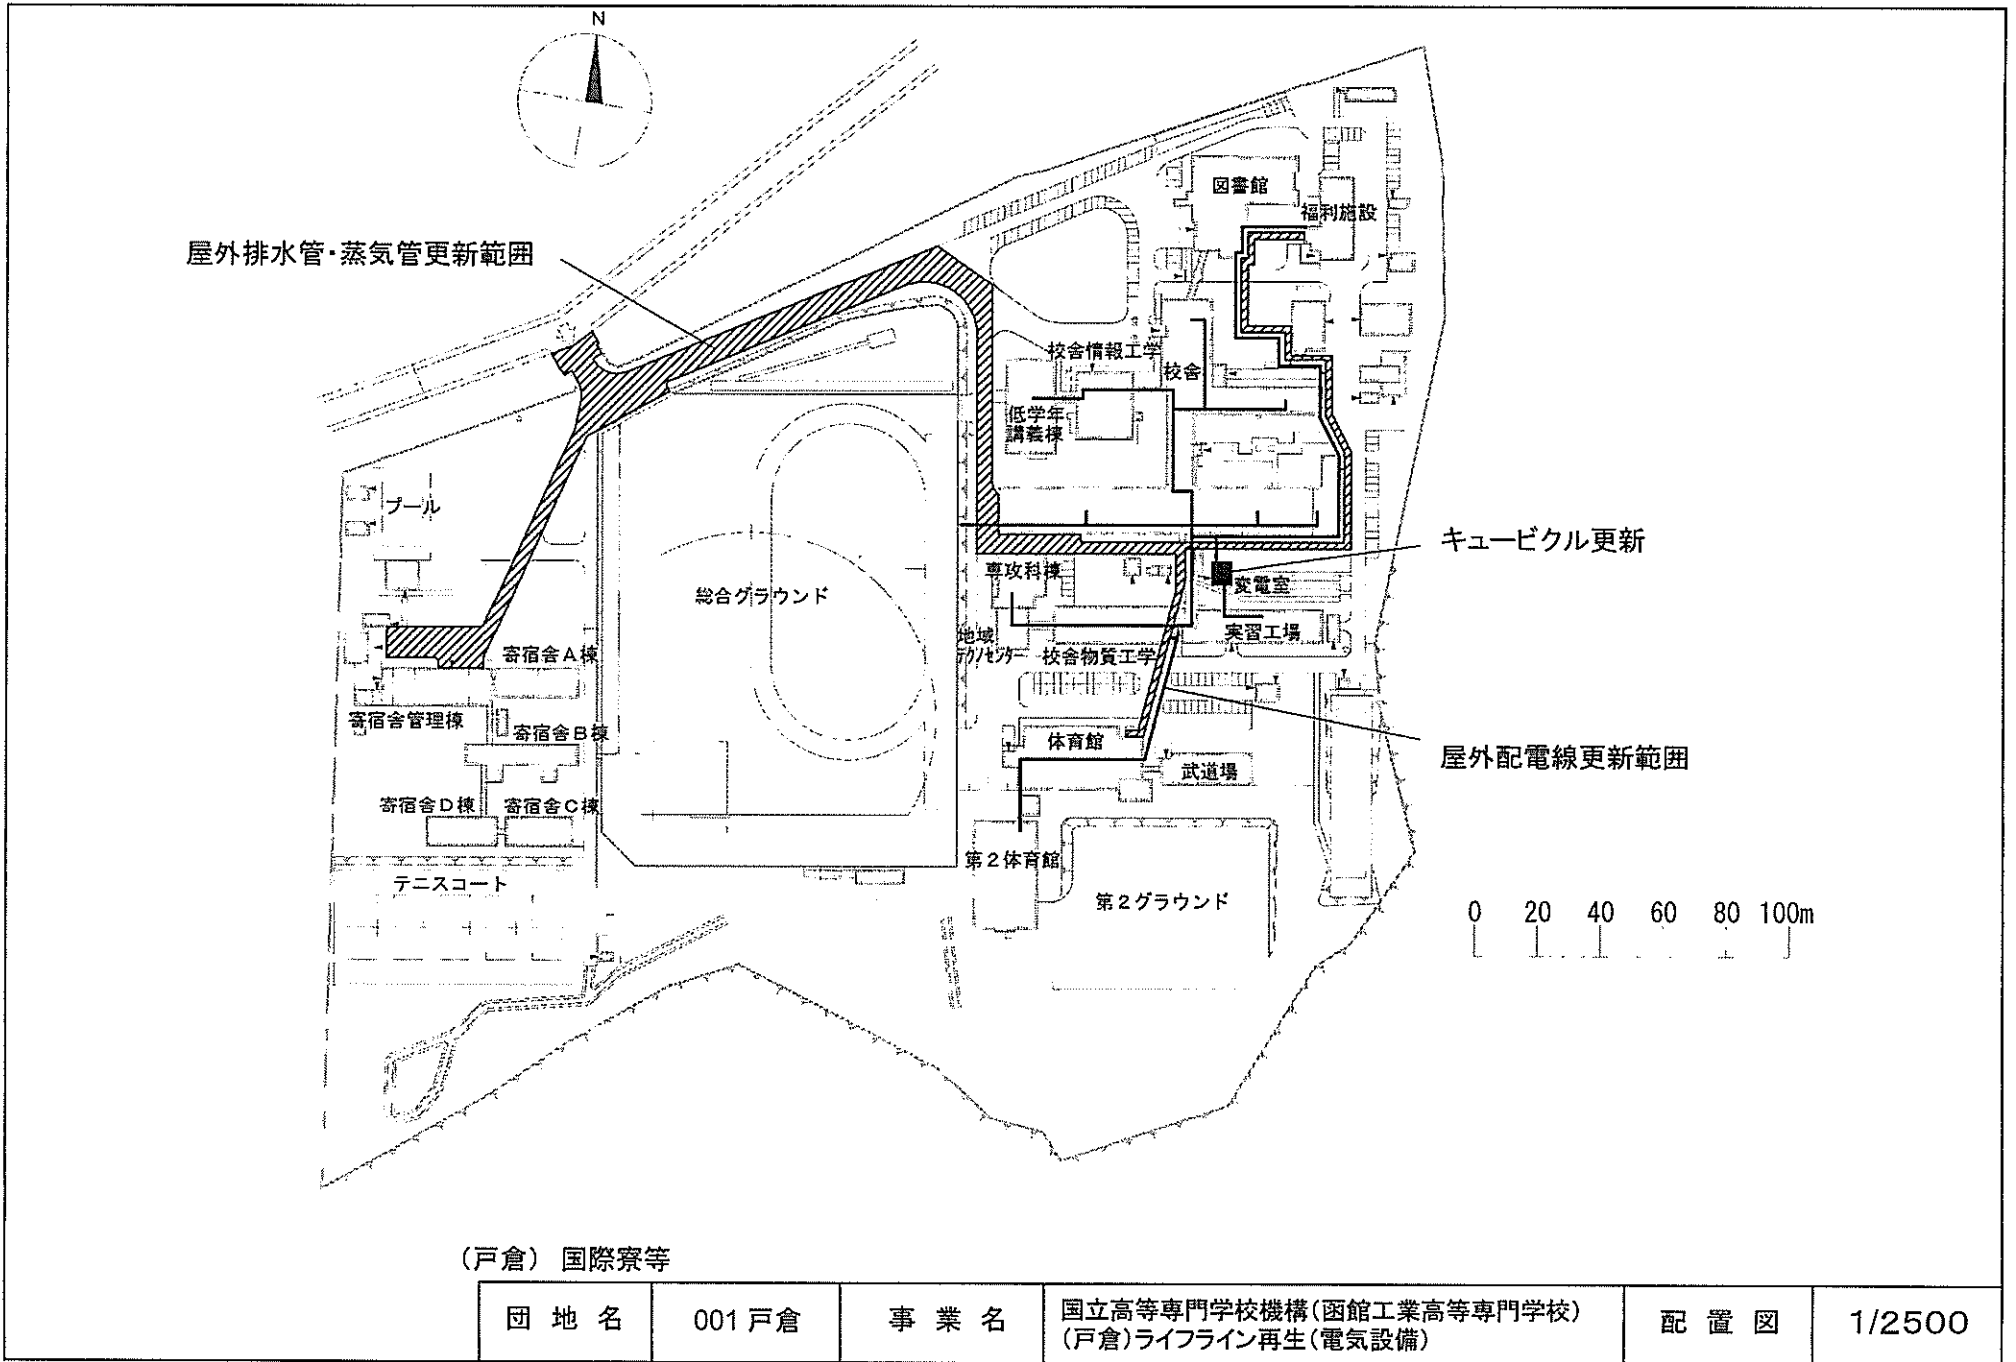

団地名	001 戸倉	事業名	国立高等専門学校機構(函館工業高等専門学校) (戸倉)ライフライン再生(電気設備)	配置図	1/2500
-----	--------	-----	--	-----	--------

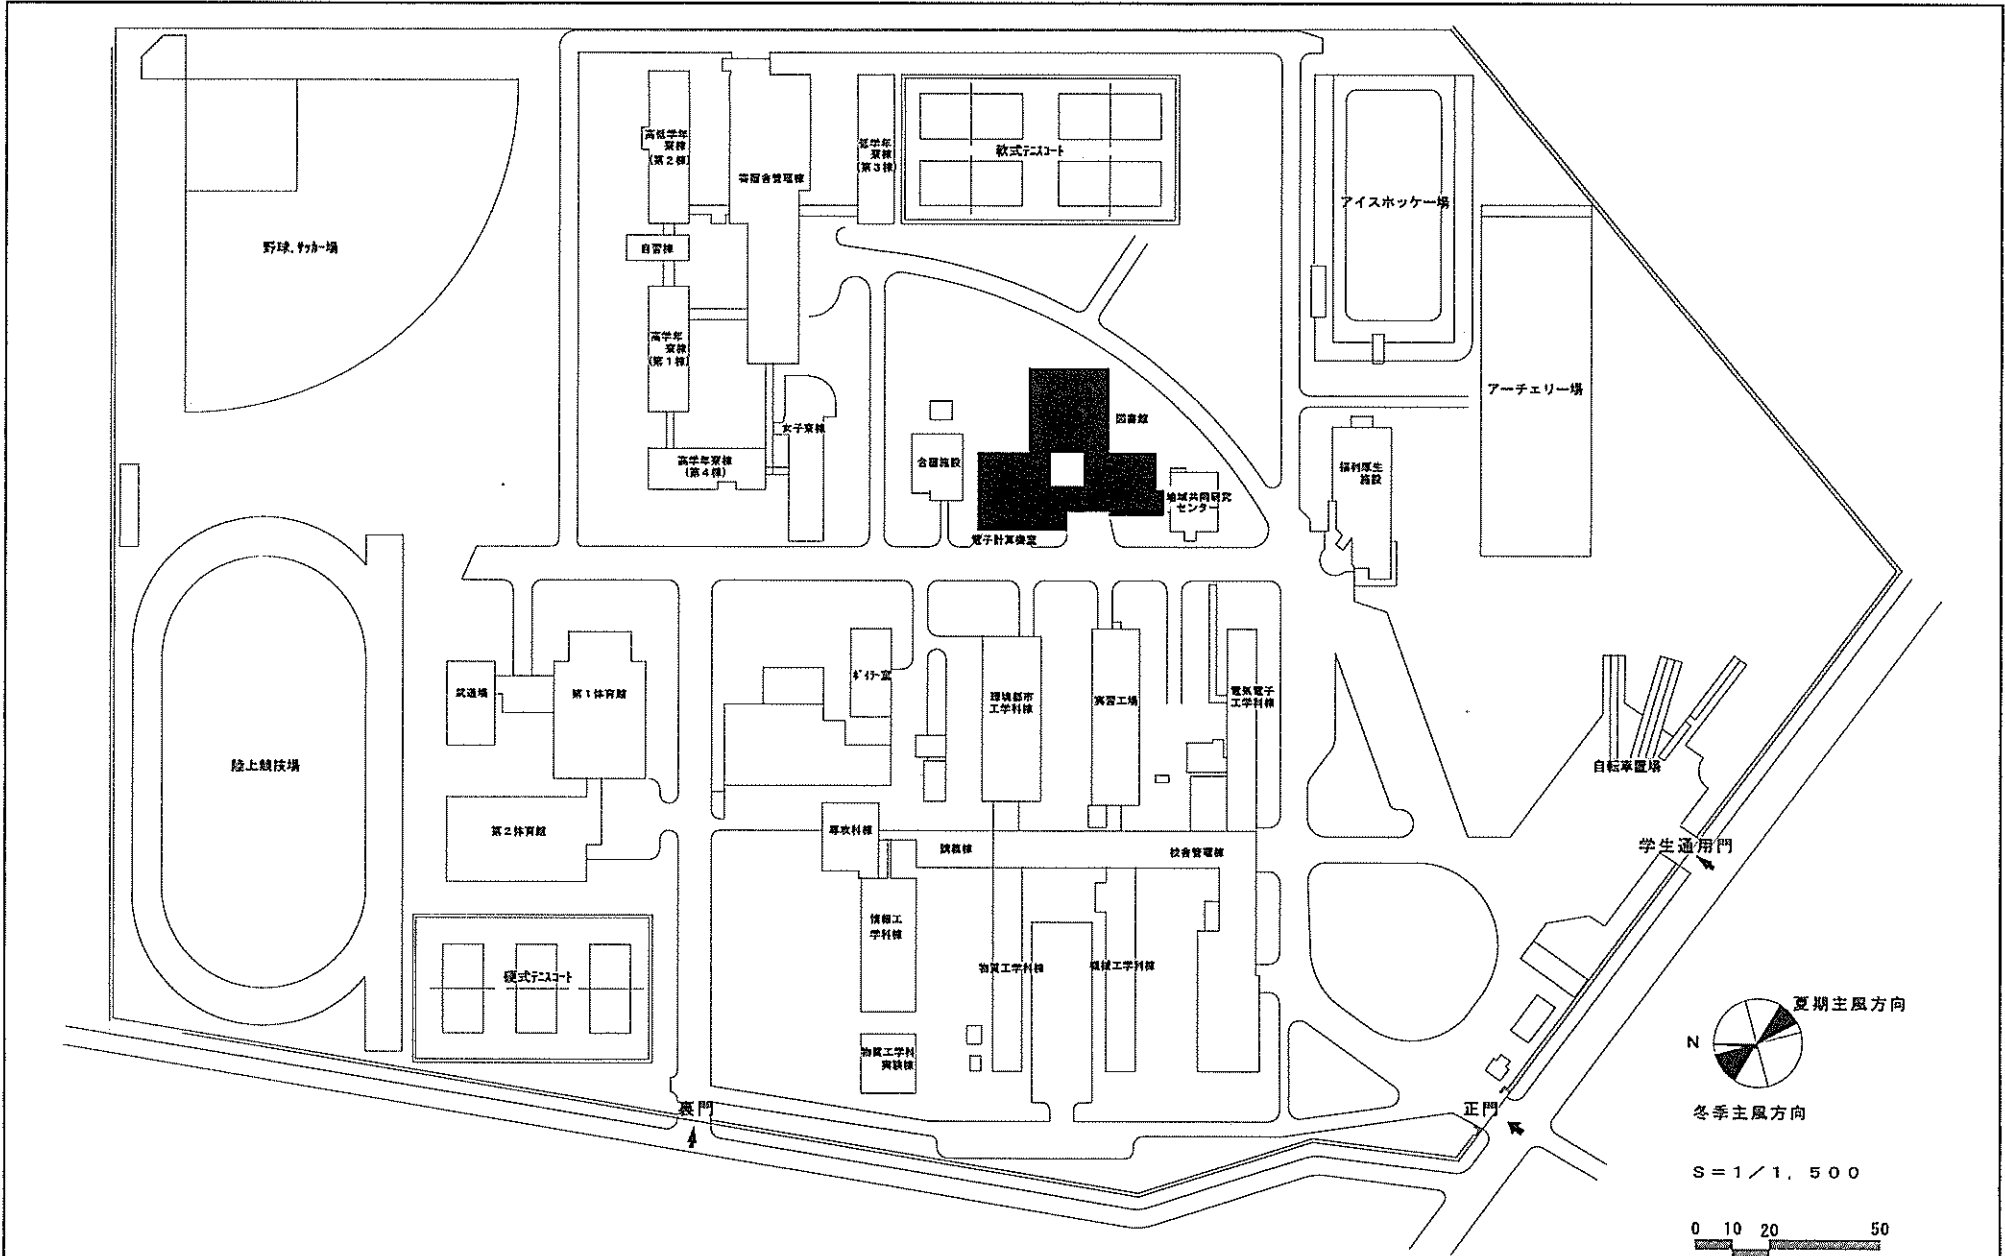


団地名	001 錦岡443	事業名	国立高等専門学校機構(苫小牧工業高等専門学校) (錦岡)図書館等改修	配置図	1/1,500
-----	-----------	-----	---------------------------------------	-----	---------

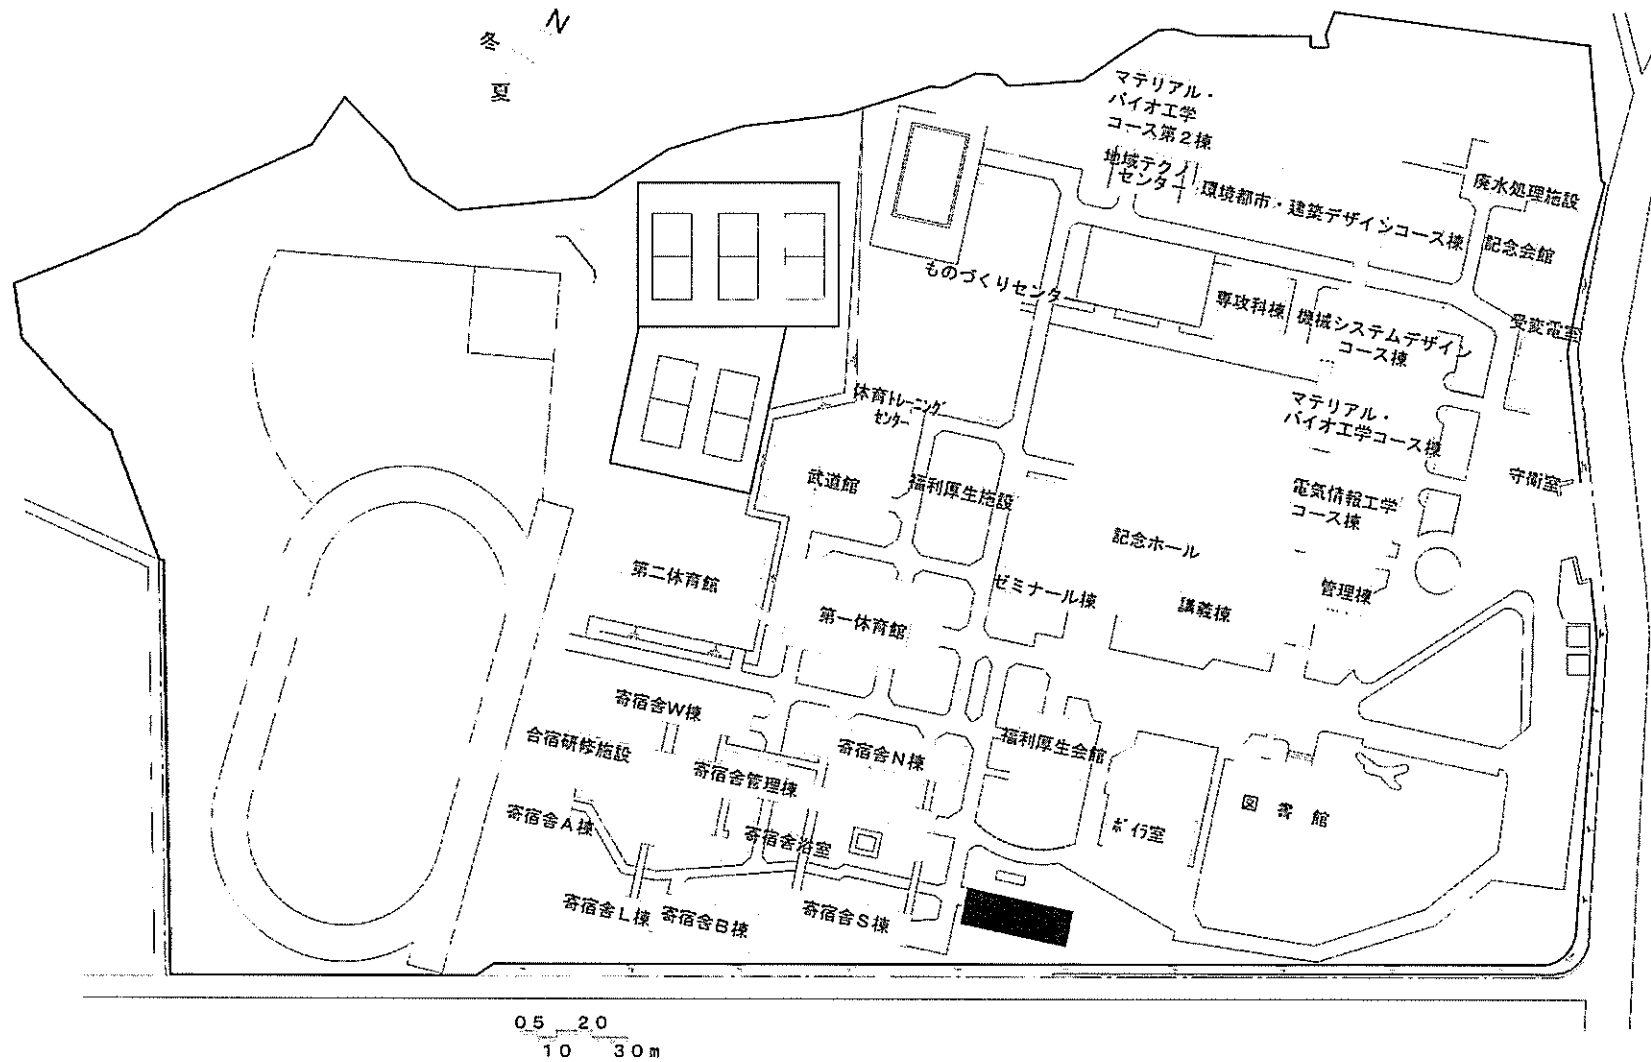


(上野平)国際寮等


団地名	001上野平	事業名	国立高等専門学校機構(八戸工業高等専門学校) (上野平)寄宿舍改修	配置図	1/2000
-----	--------	-----	--------------------------------------	-----	--------

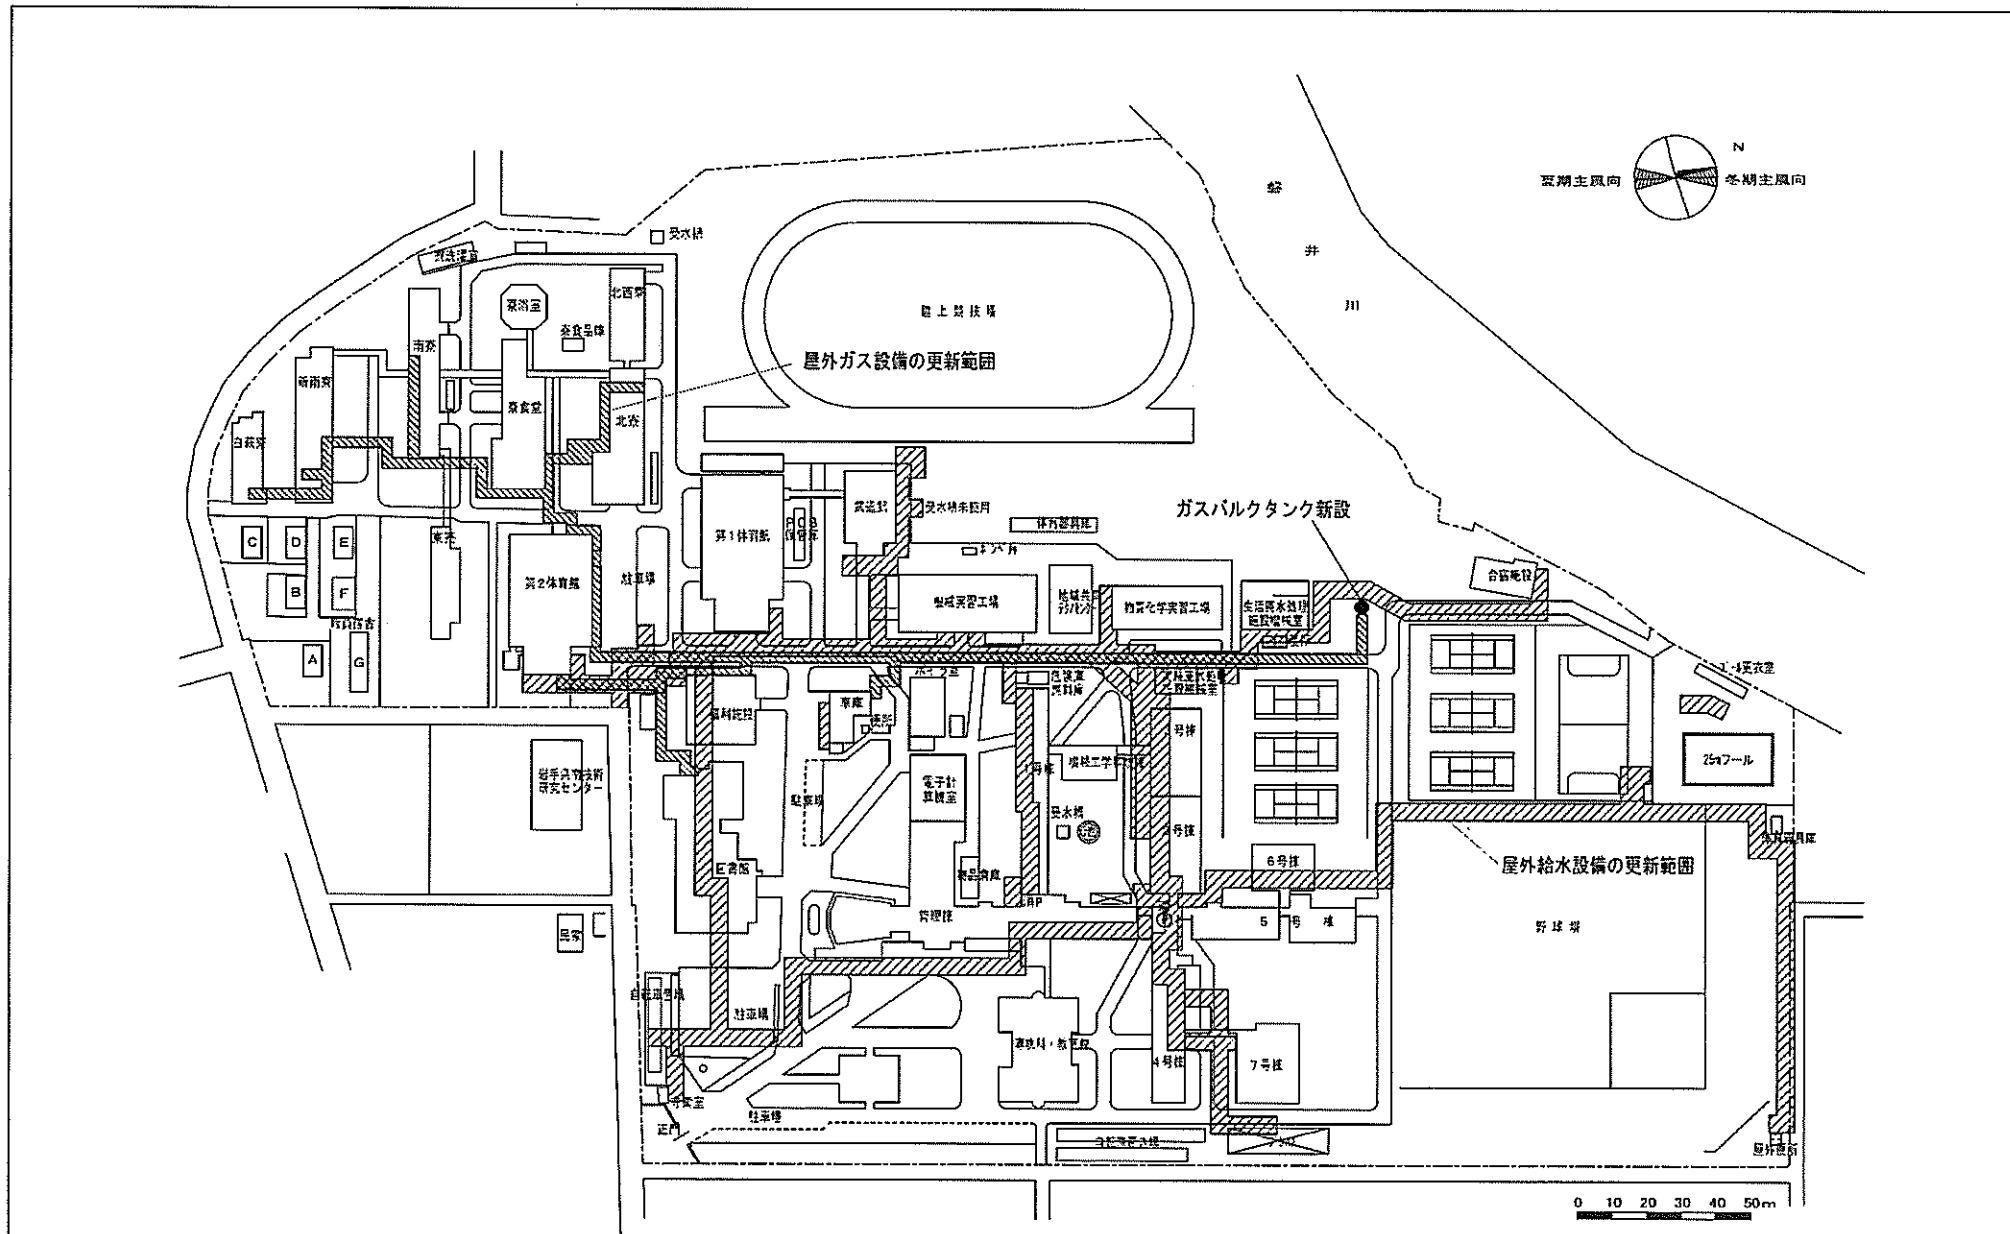



団地名 001 高梨中央	事業名 国立高等専門学校機構(一関工業高等専門学校) (高梨中央)ライフライン再生(給排水設備)	配置図 1/2000
--------------------	--	---------------

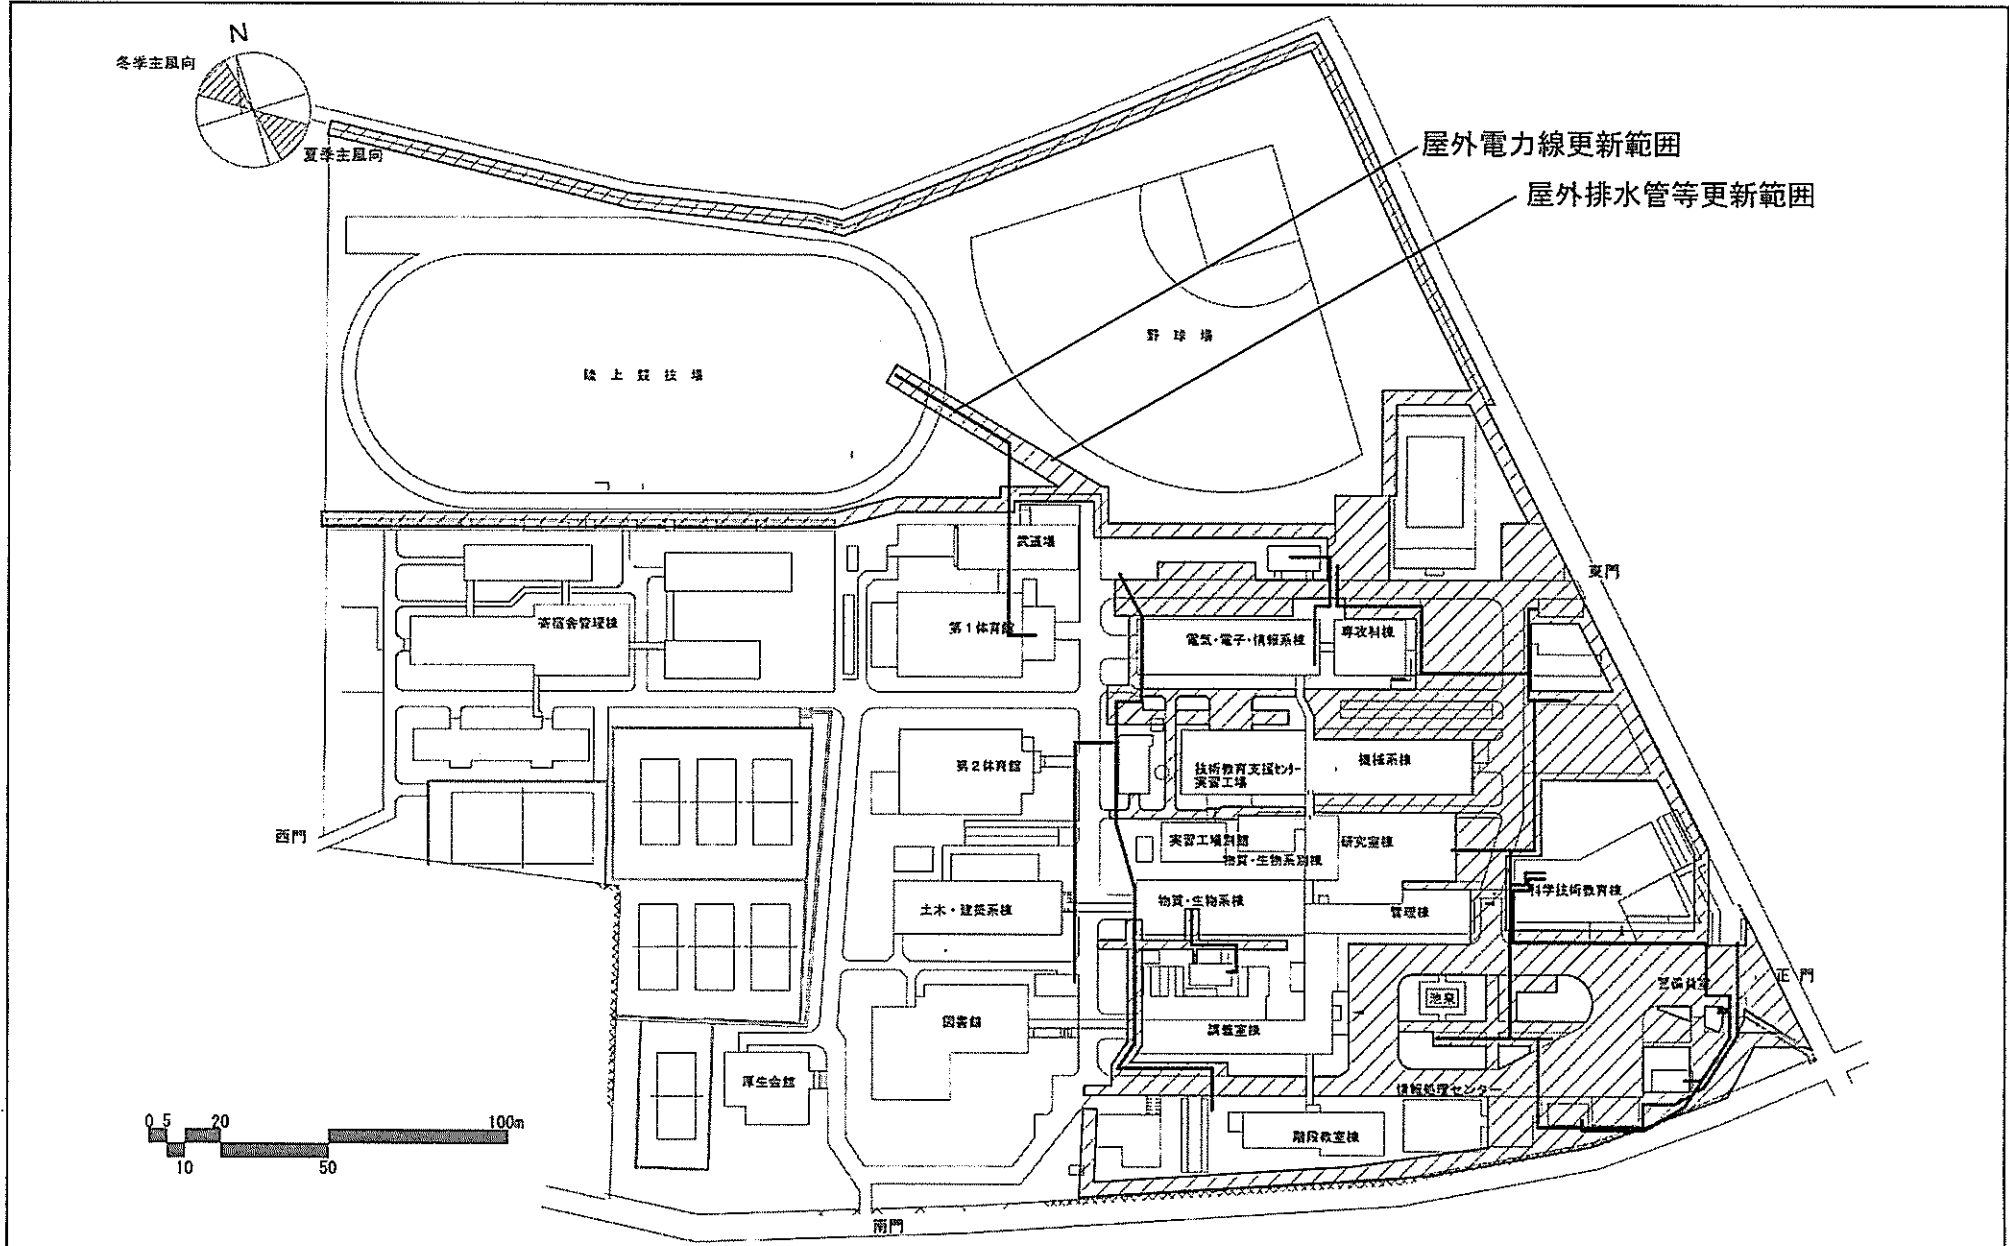

団地名	001 長山下	事業名	国立高等専門学校機構(秋田工業高等専門学校) (長山下)ライフライン再生(給排水設備)	配置図	1/2000
-----	---------	-----	--	-----	--------

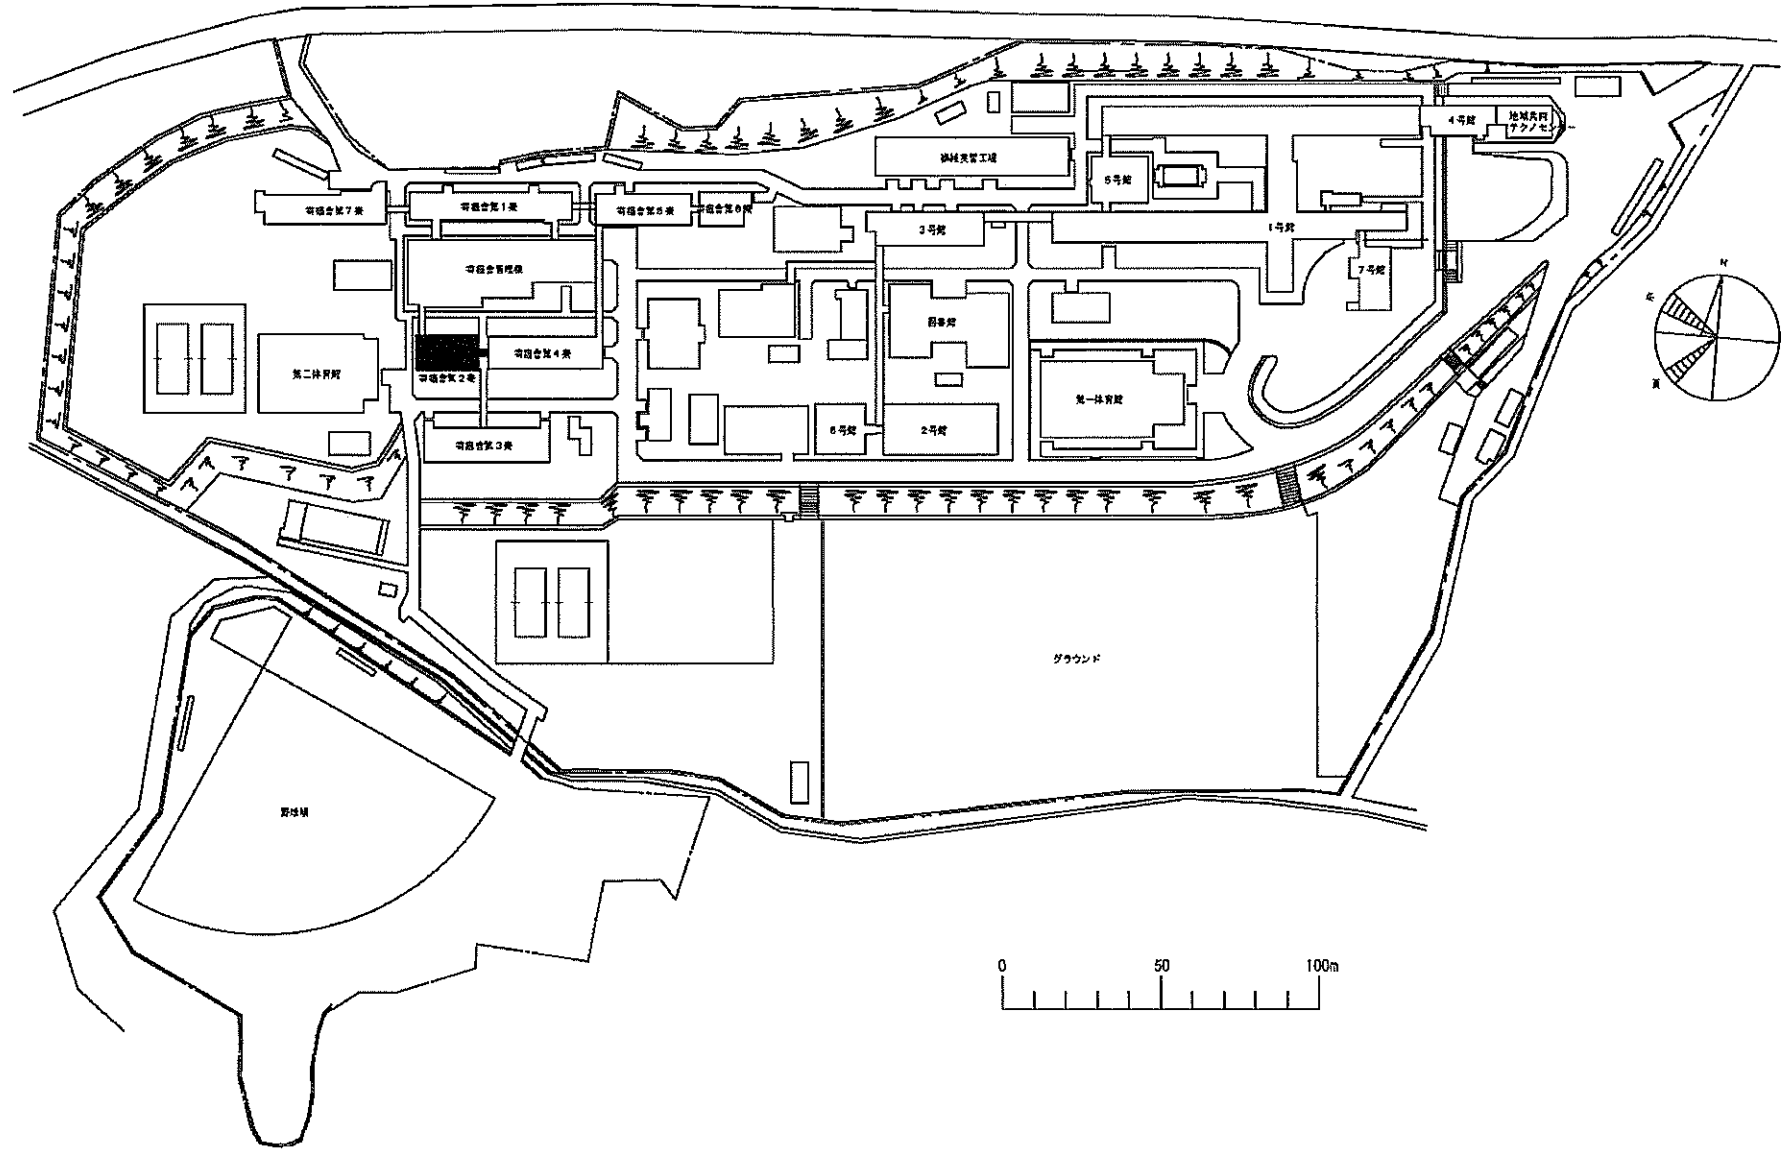


団地名	001 沢田	事業名	国立高等専門学校機構(鶴岡工業高等専門学校) (沢田)寄宿舍改修	配置図	1/2500
-----	--------	-----	-------------------------------------	-----	--------

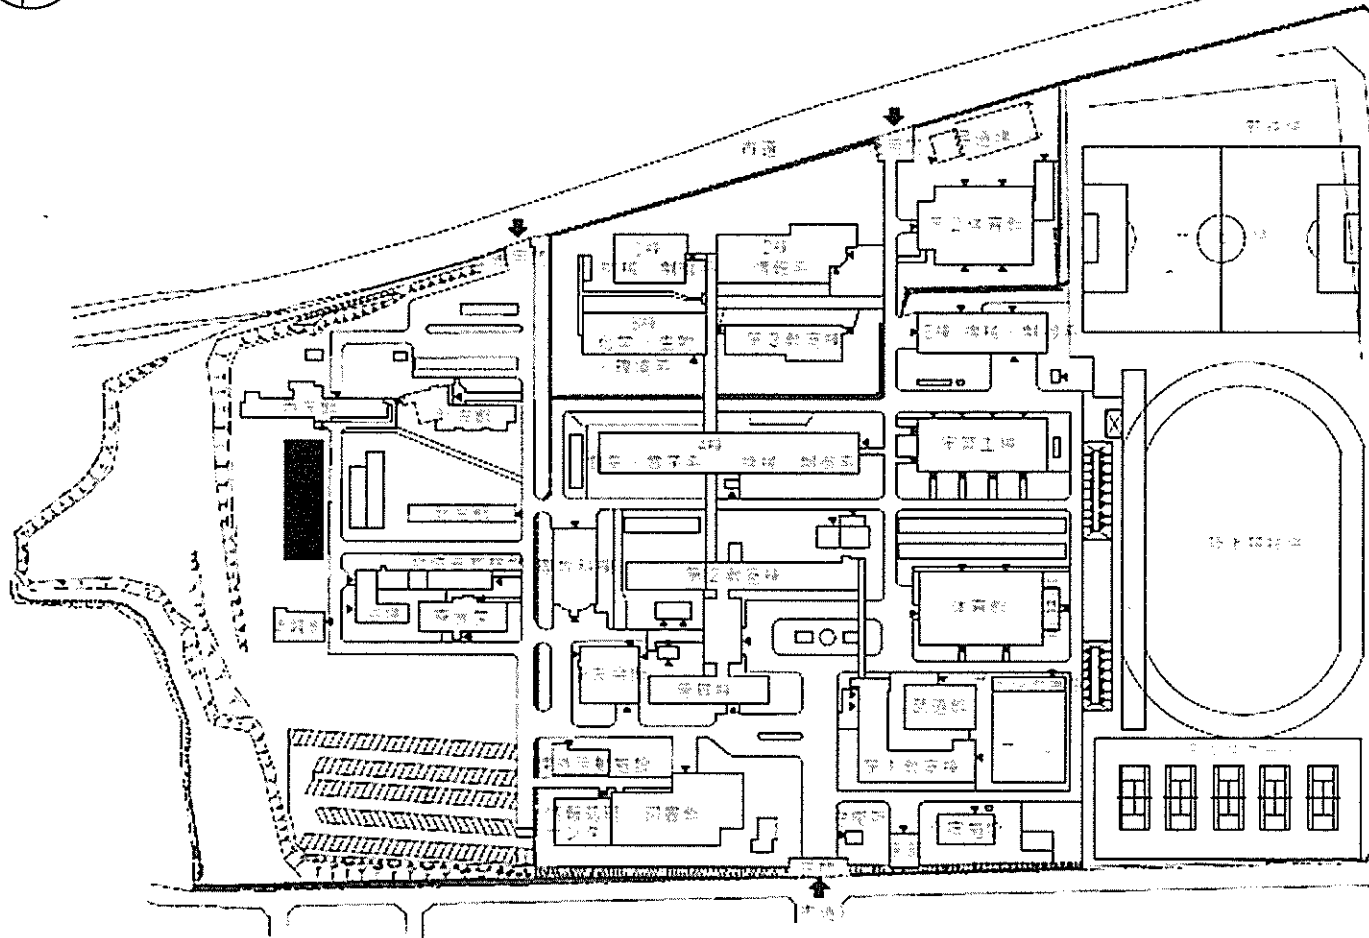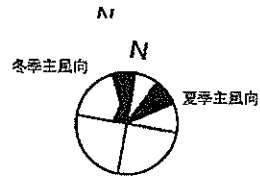

(中根)国際寮等


団地名	001 中根	事業名	国立高等専門学校機構(茨城工業高等専門学校) (中根)国際寮	配置図	1/2500
-----	--------	-----	-----------------------------------	-----	--------

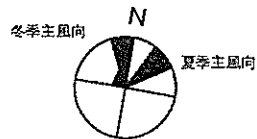

冬季主風向

N


夏季主風向

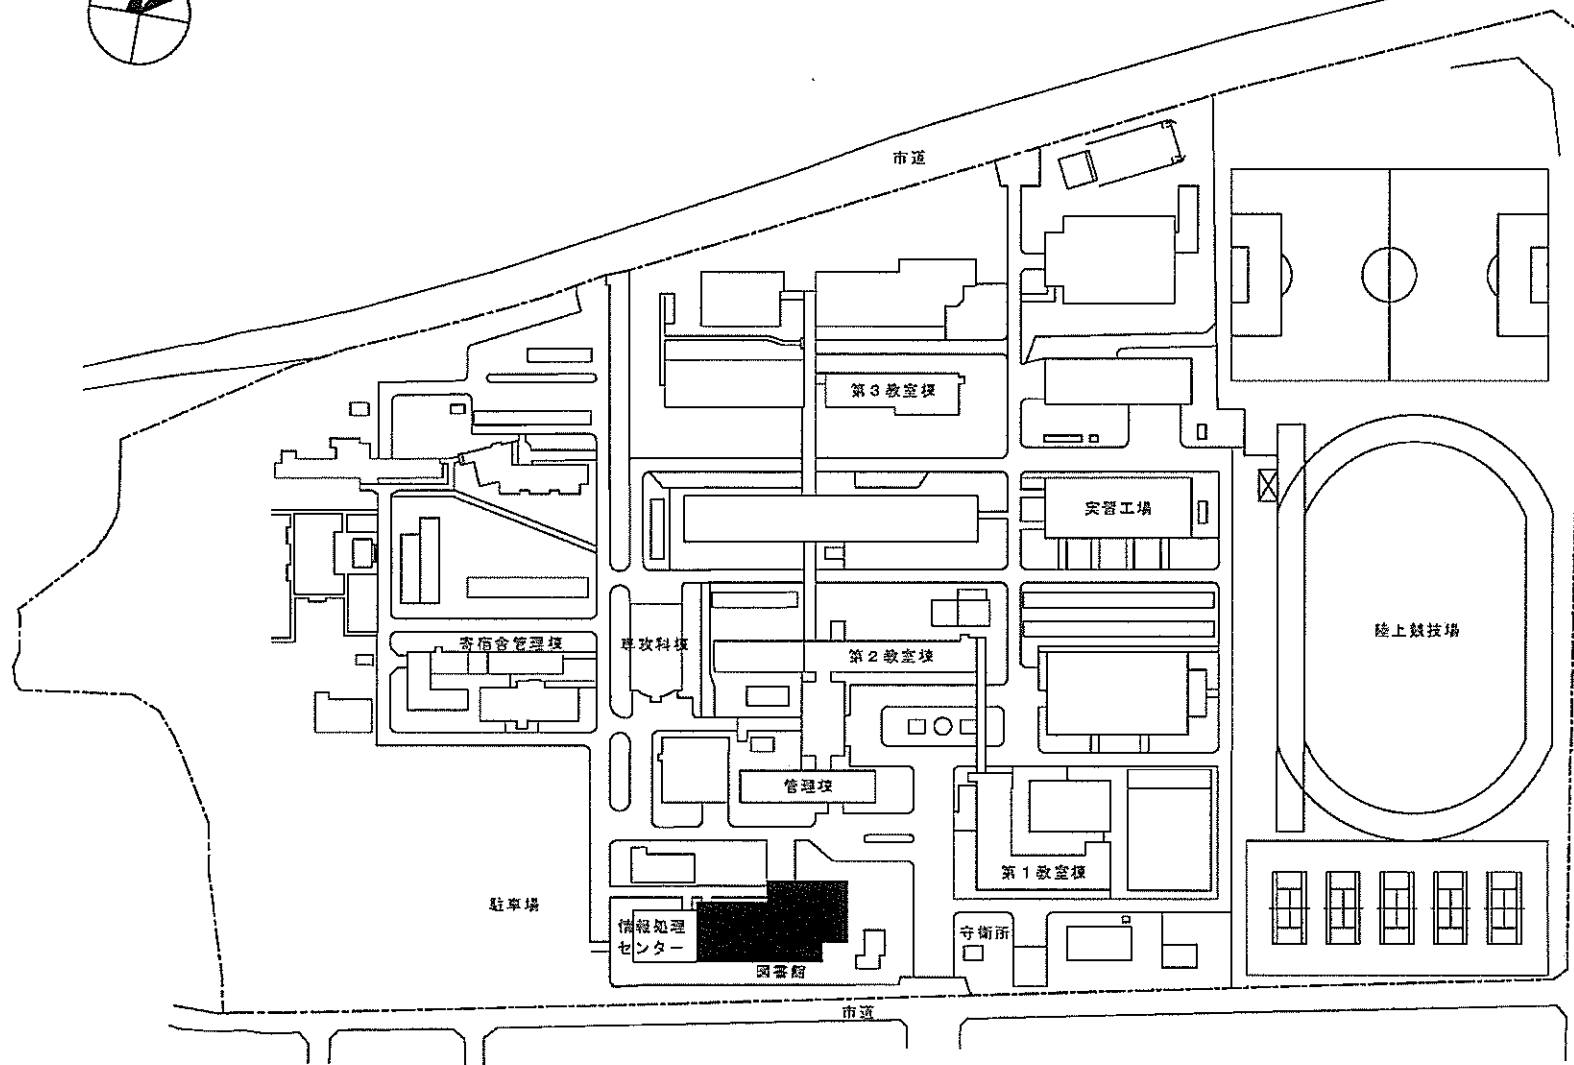

(中根)国際寮等





団地名	001 中根	事業名	国立高等専門学校機構(茨城工業高等専門学校) (中根)図書館改修	配置図	1/2000
-----	--------	-----	-------------------------------------	-----	--------

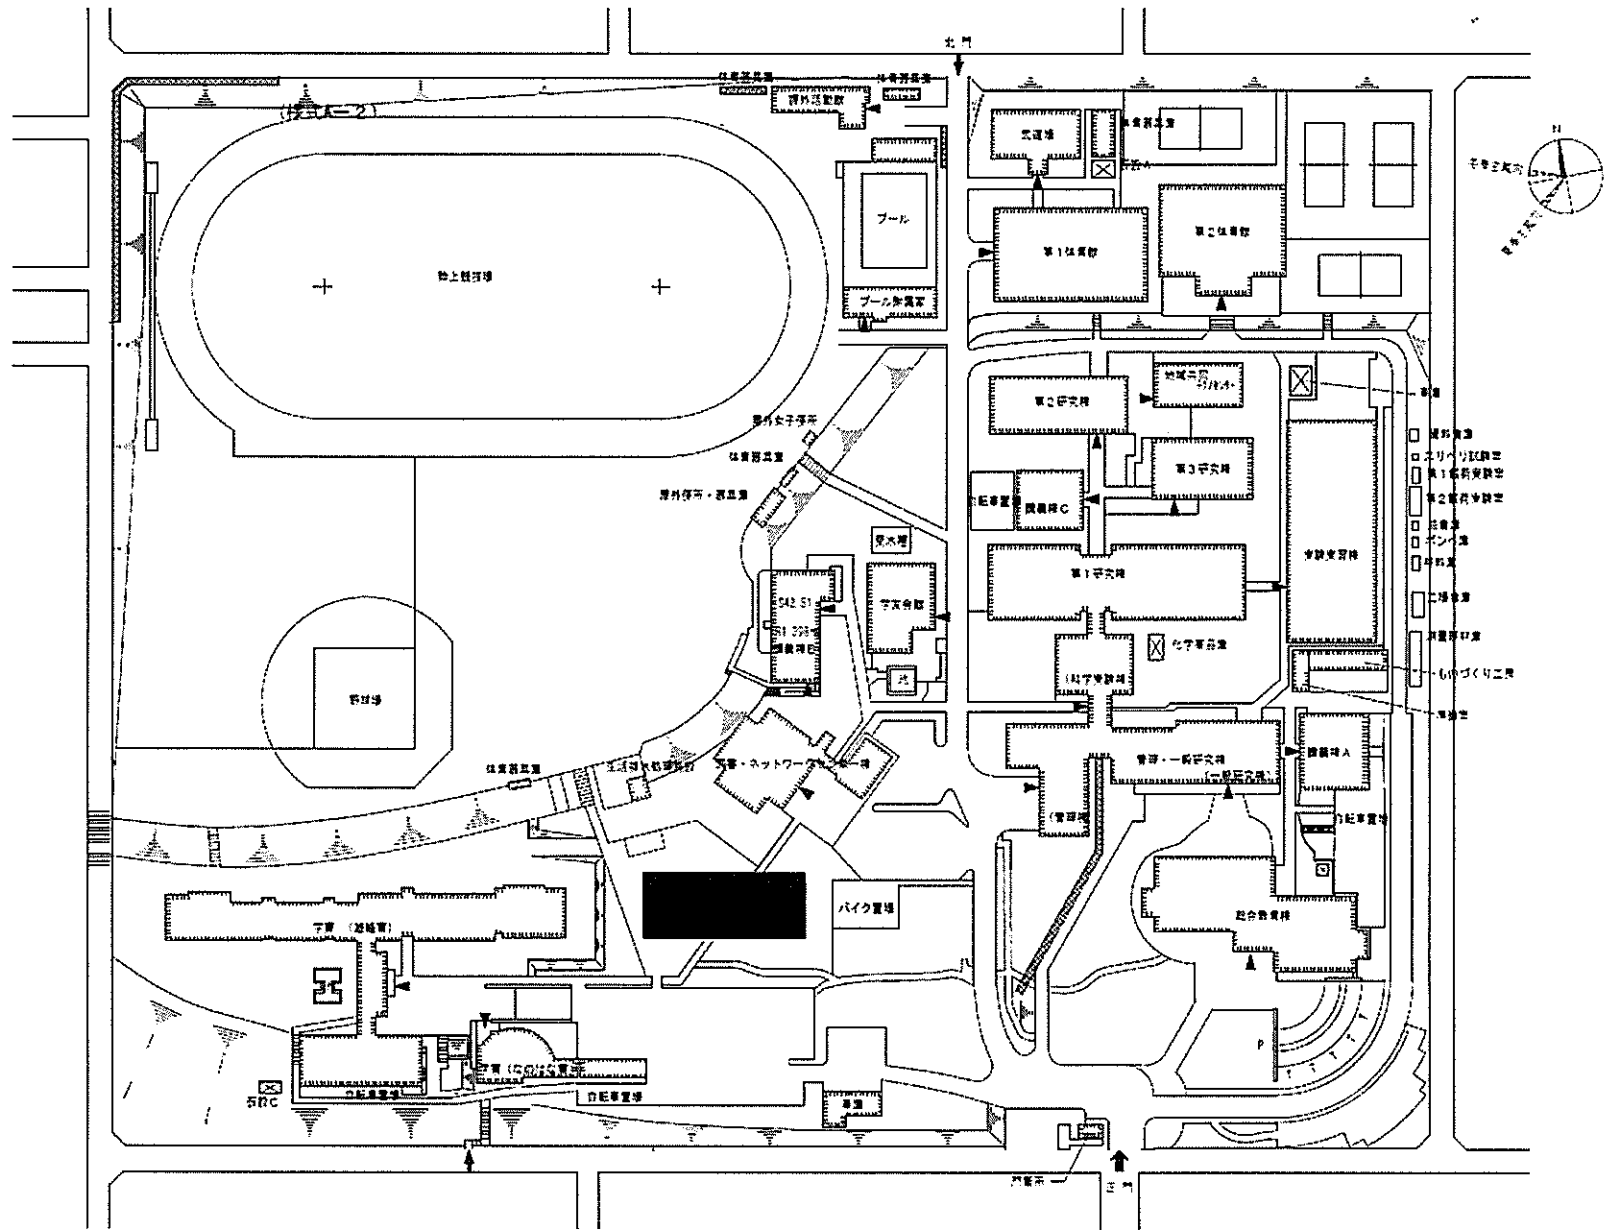


0 50 100m


団地名	001 清見台	事業名	国立高等専門学校機構(木更津工業高等専門学校) (清見台)国際寮	配置図	1/2, 500
-----	---------	-----	-------------------------------------	-----	----------

 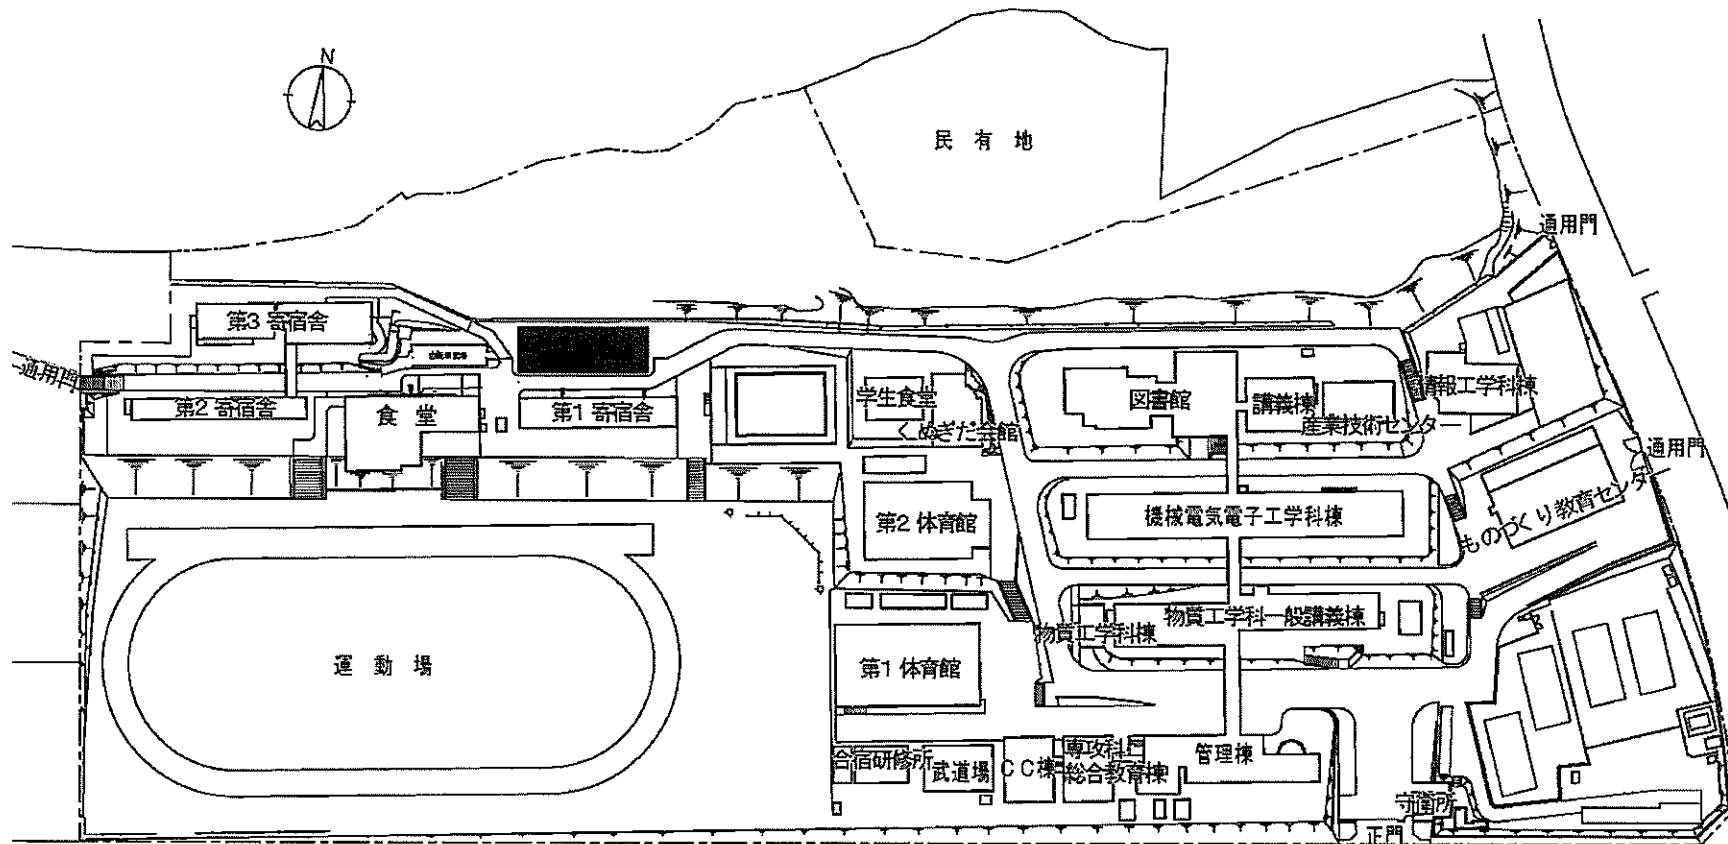




団地名	001 柵田	事業名	国立高等専門学校機構(東京工業高等専門学校) (柵田)国際寮	配置図	1/2500
-----	--------	-----	-----------------------------------	-----	--------

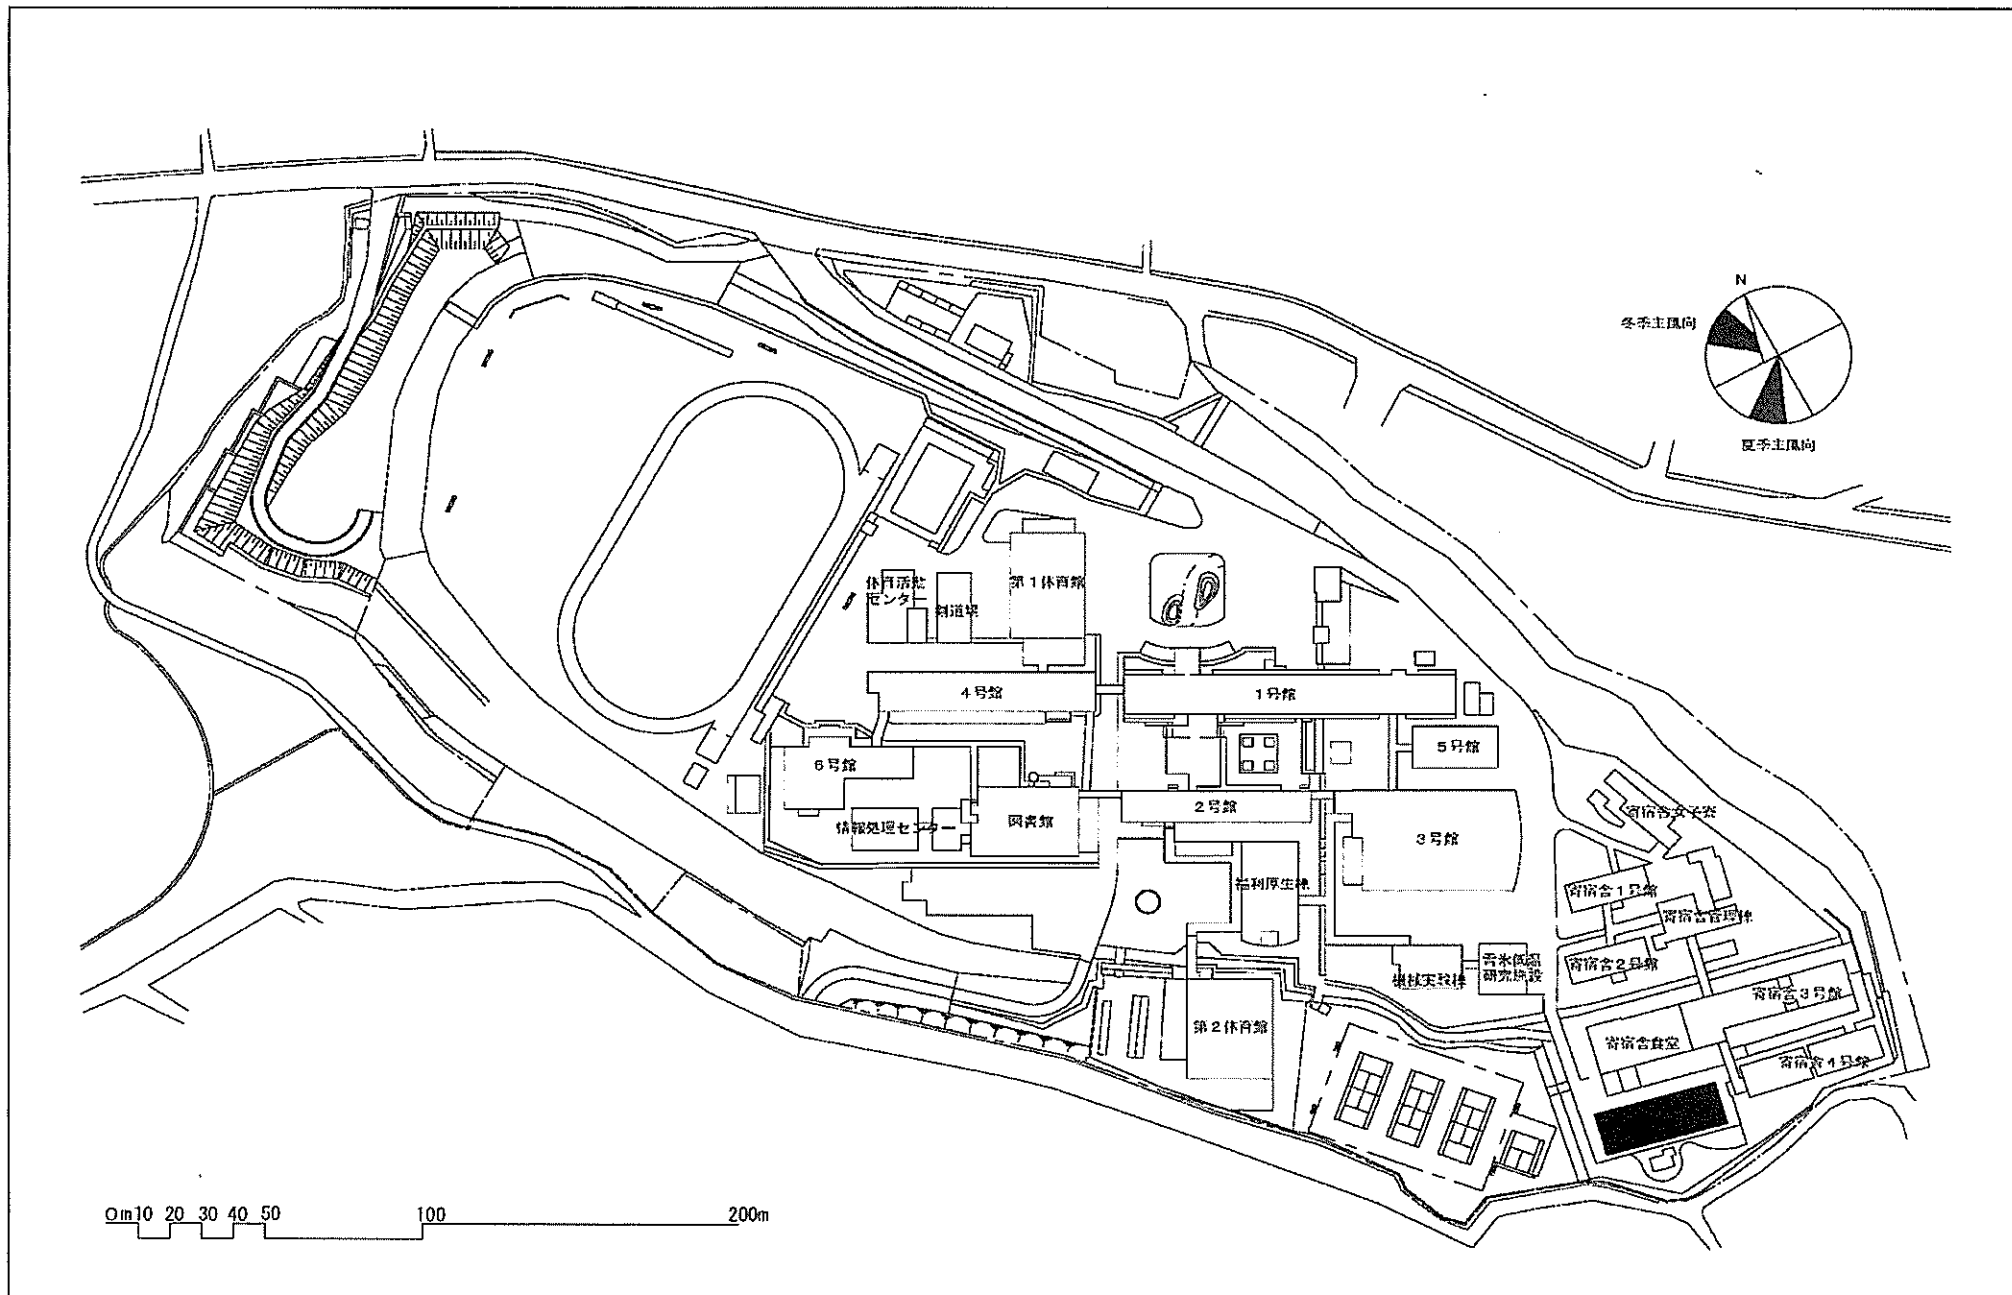


団地名	001 西片貝町	事業名	国立高等専門学校機構(長岡工業高等専門学校) (西片貝町)国際寮	配置図	1/1600
-----	----------	-----	-------------------------------------	-----	--------

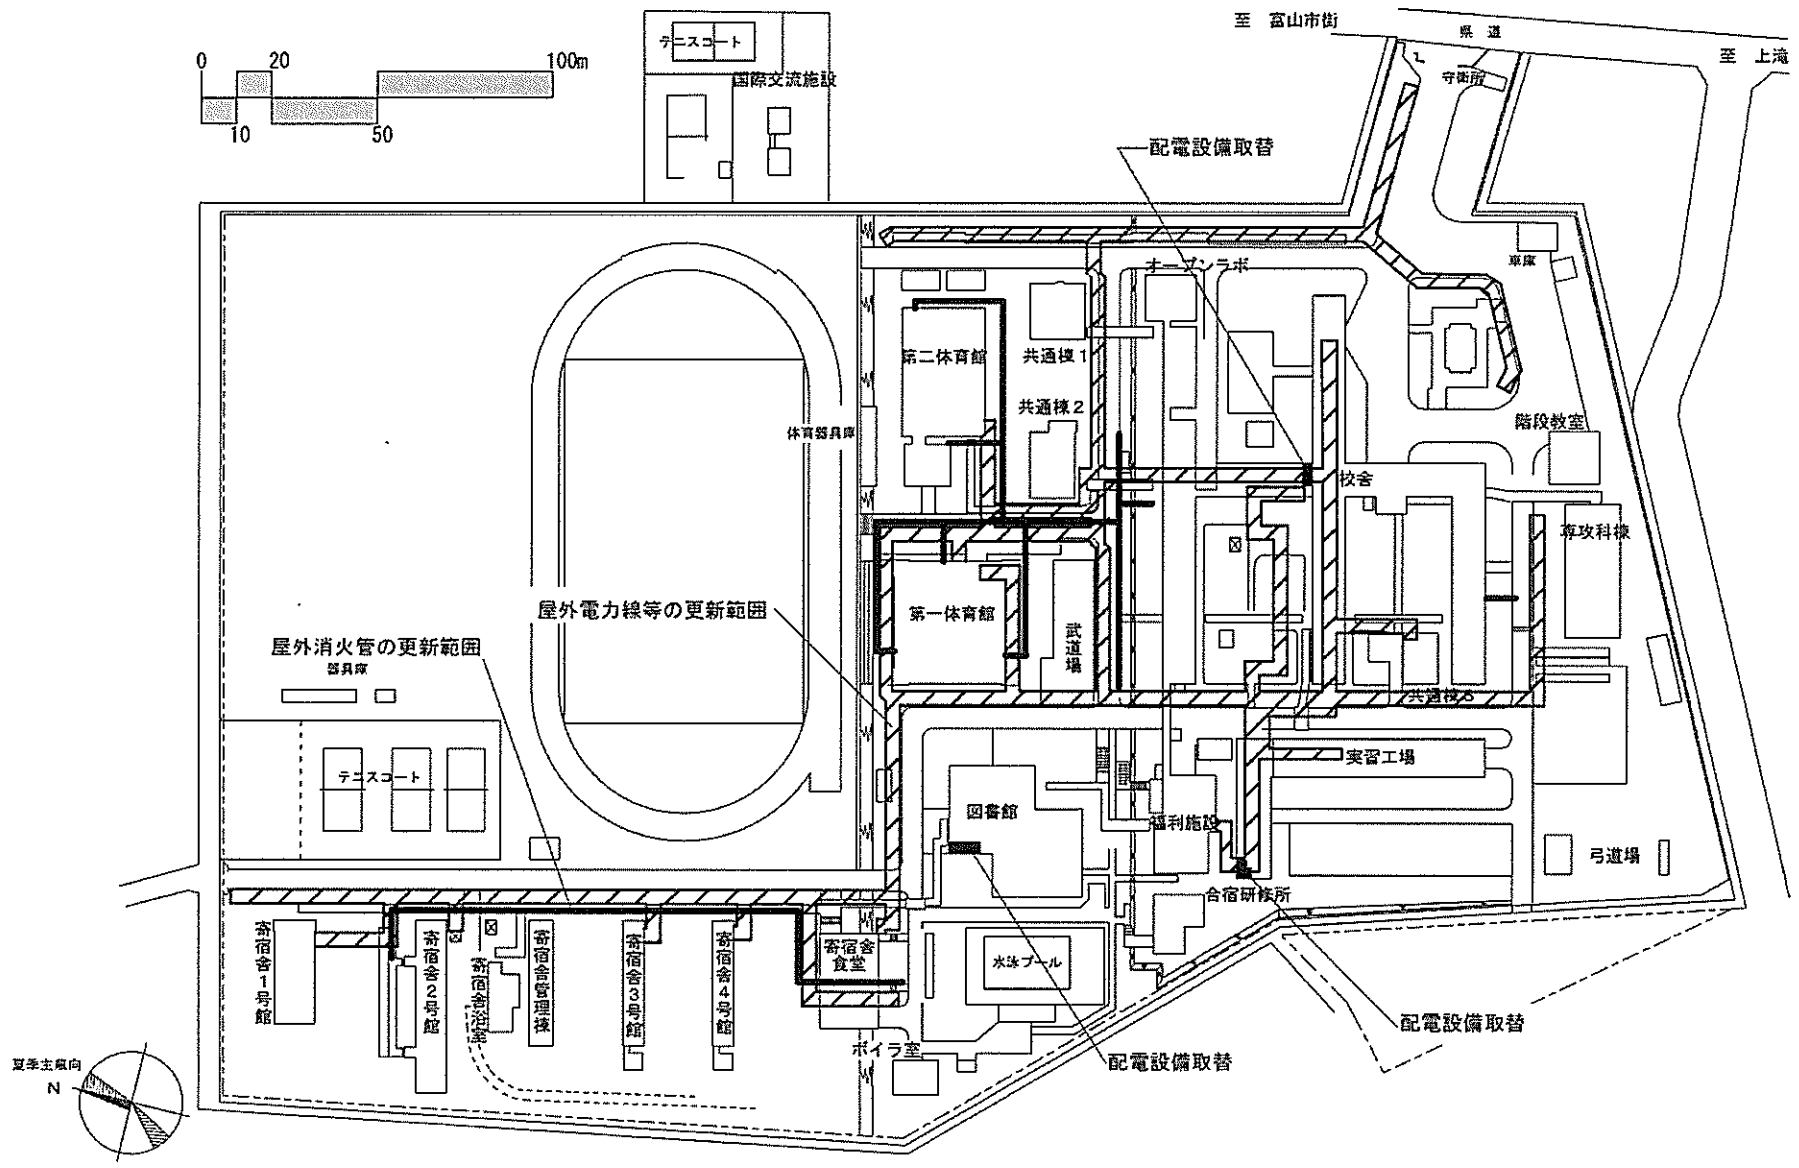


団地名	001 本郷	事業名	国立高等専門学校機構(富山高等専門学校(本郷)) (本郷)ライフライン再生(電気設備)	配置図	1/2000
-----	--------	-----	--	-----	--------

 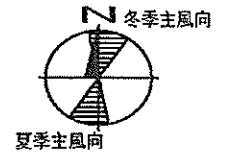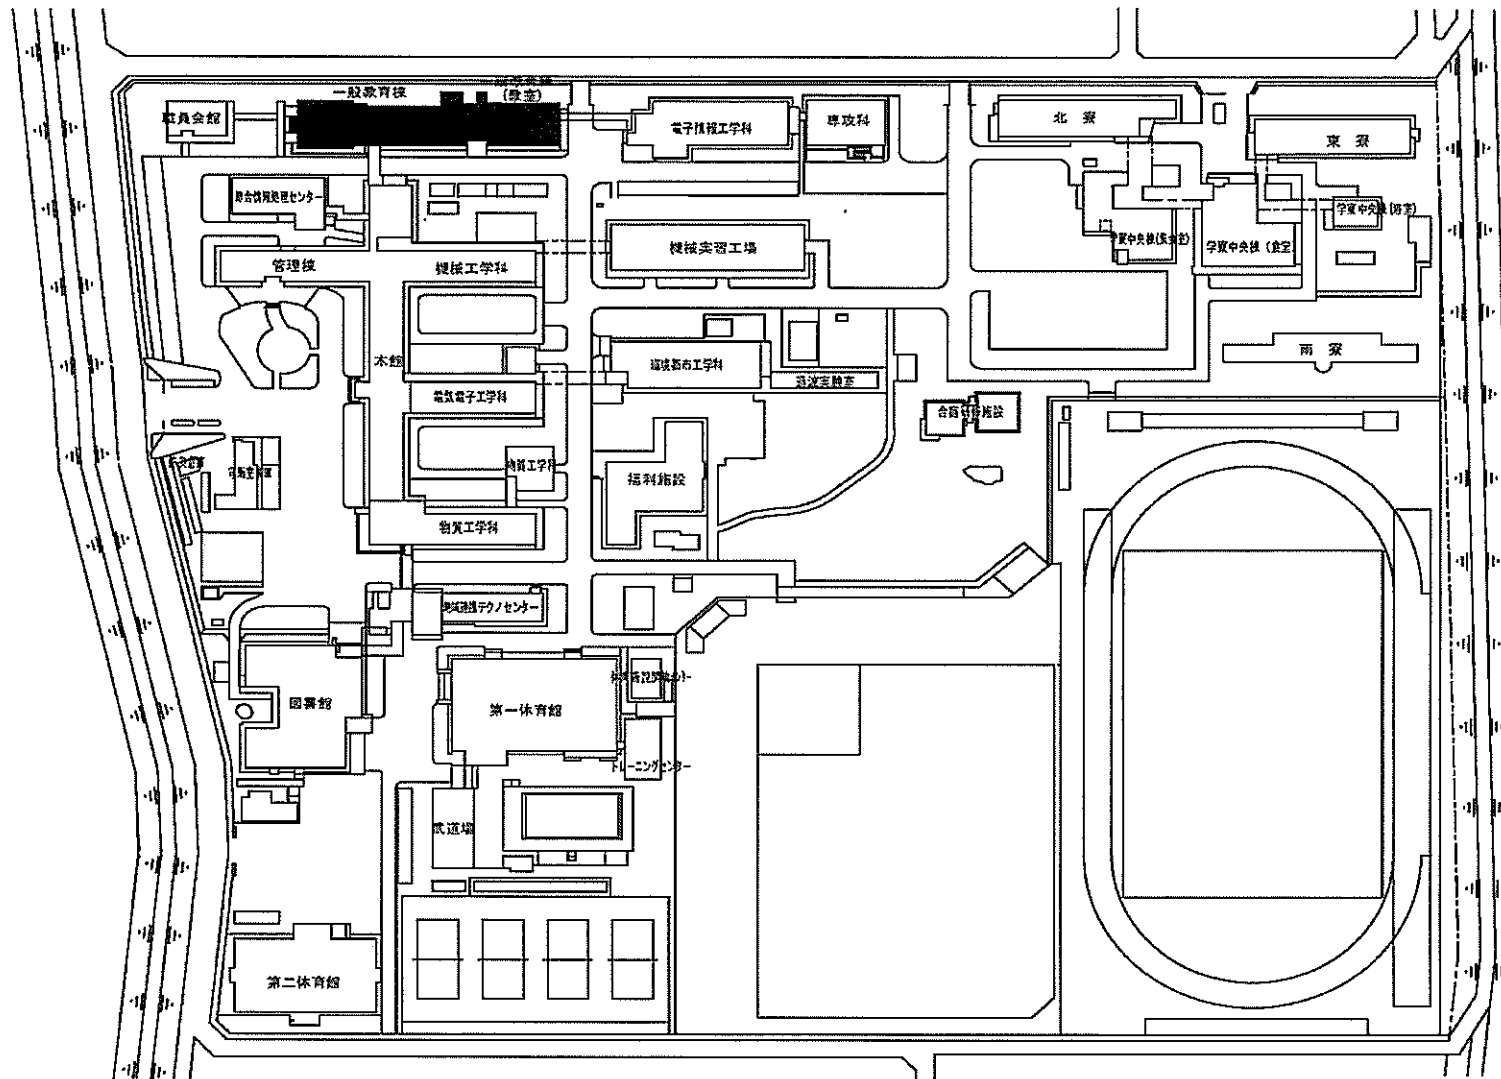

団地名	001 鯖江市下司町	事業名	国立高等専門学校機構(福井工業高等専門学校) (鯖江市下司町)講義棟改修	配置図	1/2000
-----	------------	-----	---	-----	--------

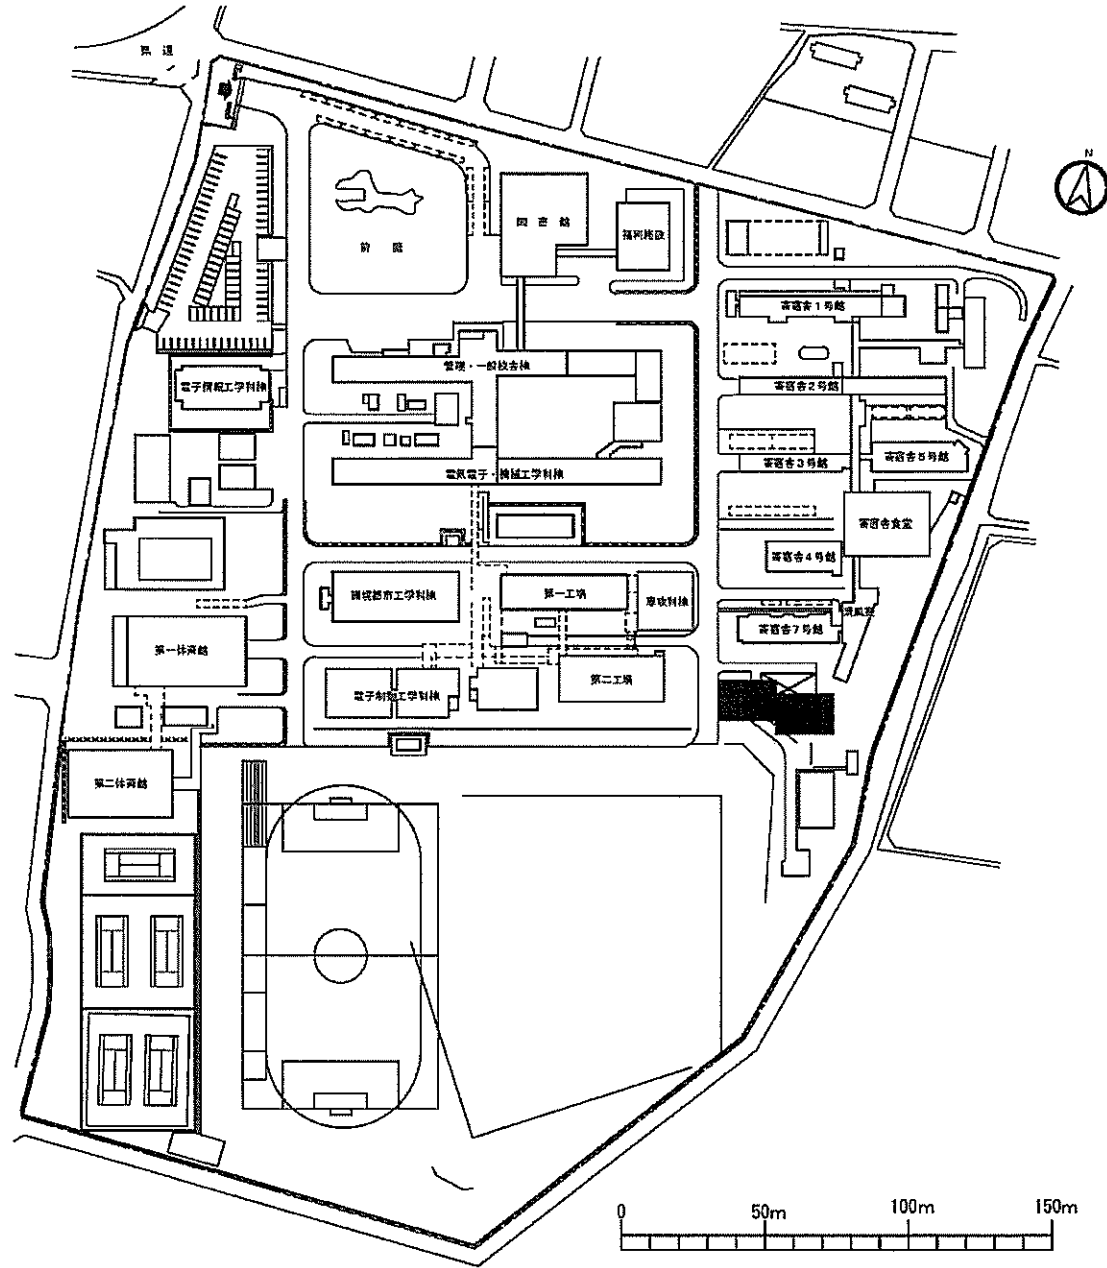


団地名	001 徳間	事業名	国立高等専門学校機構(長野工業高等専門学校) (徳間)国際寮	配置図	1/2500
-----	--------	-----	-----------------------------------	-----	--------

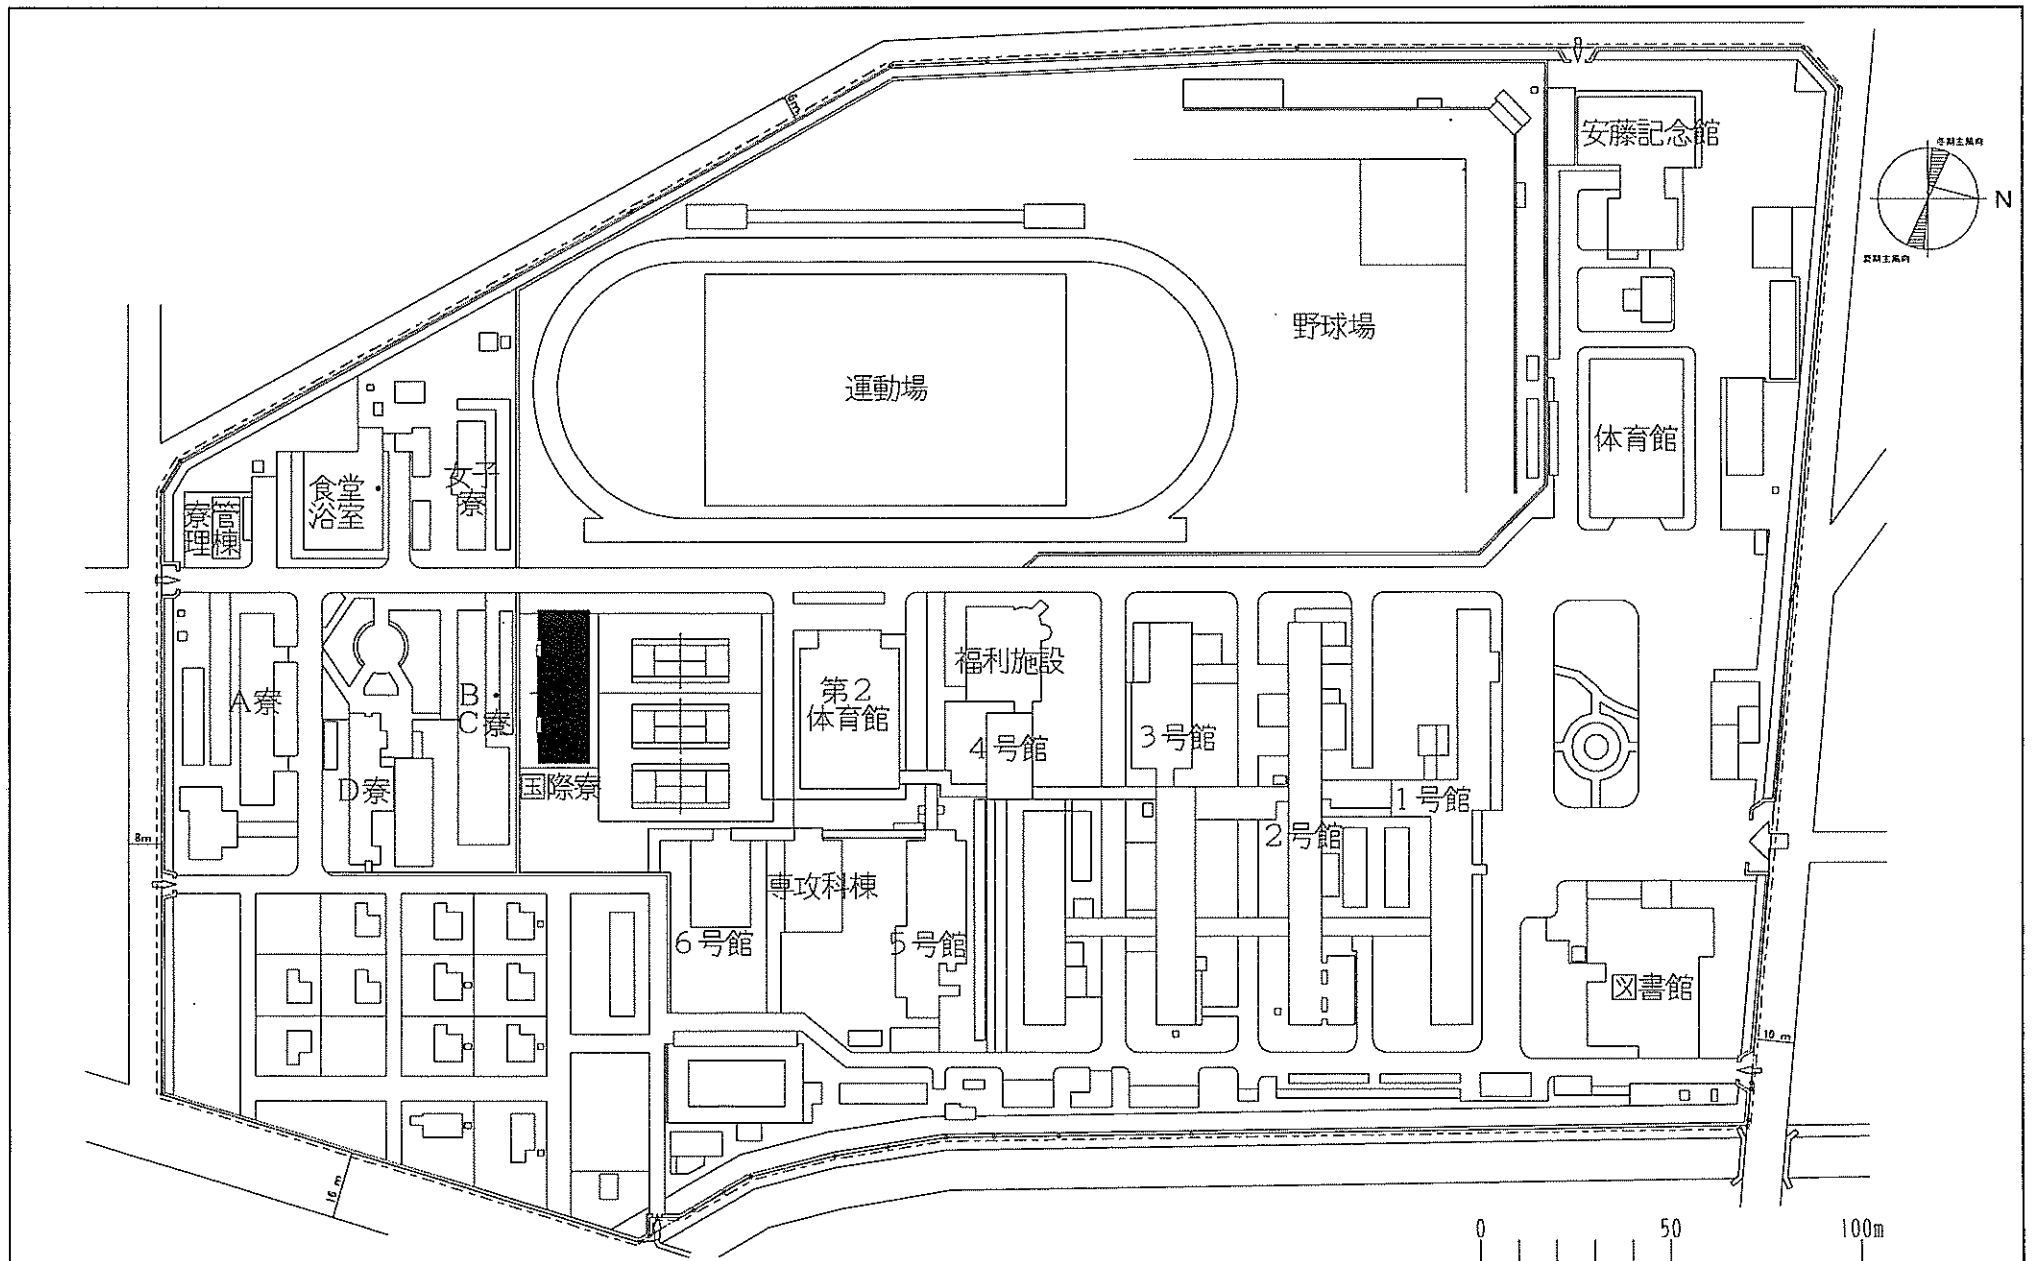


(上真桑)国際寮等

団地名	001 上真桑	事業名	国立高等専門学校機構(岐阜工業高等専門学校) (上真桑)国際寮	配置図	1/2000
-----	---------	-----	------------------------------------	-----	--------

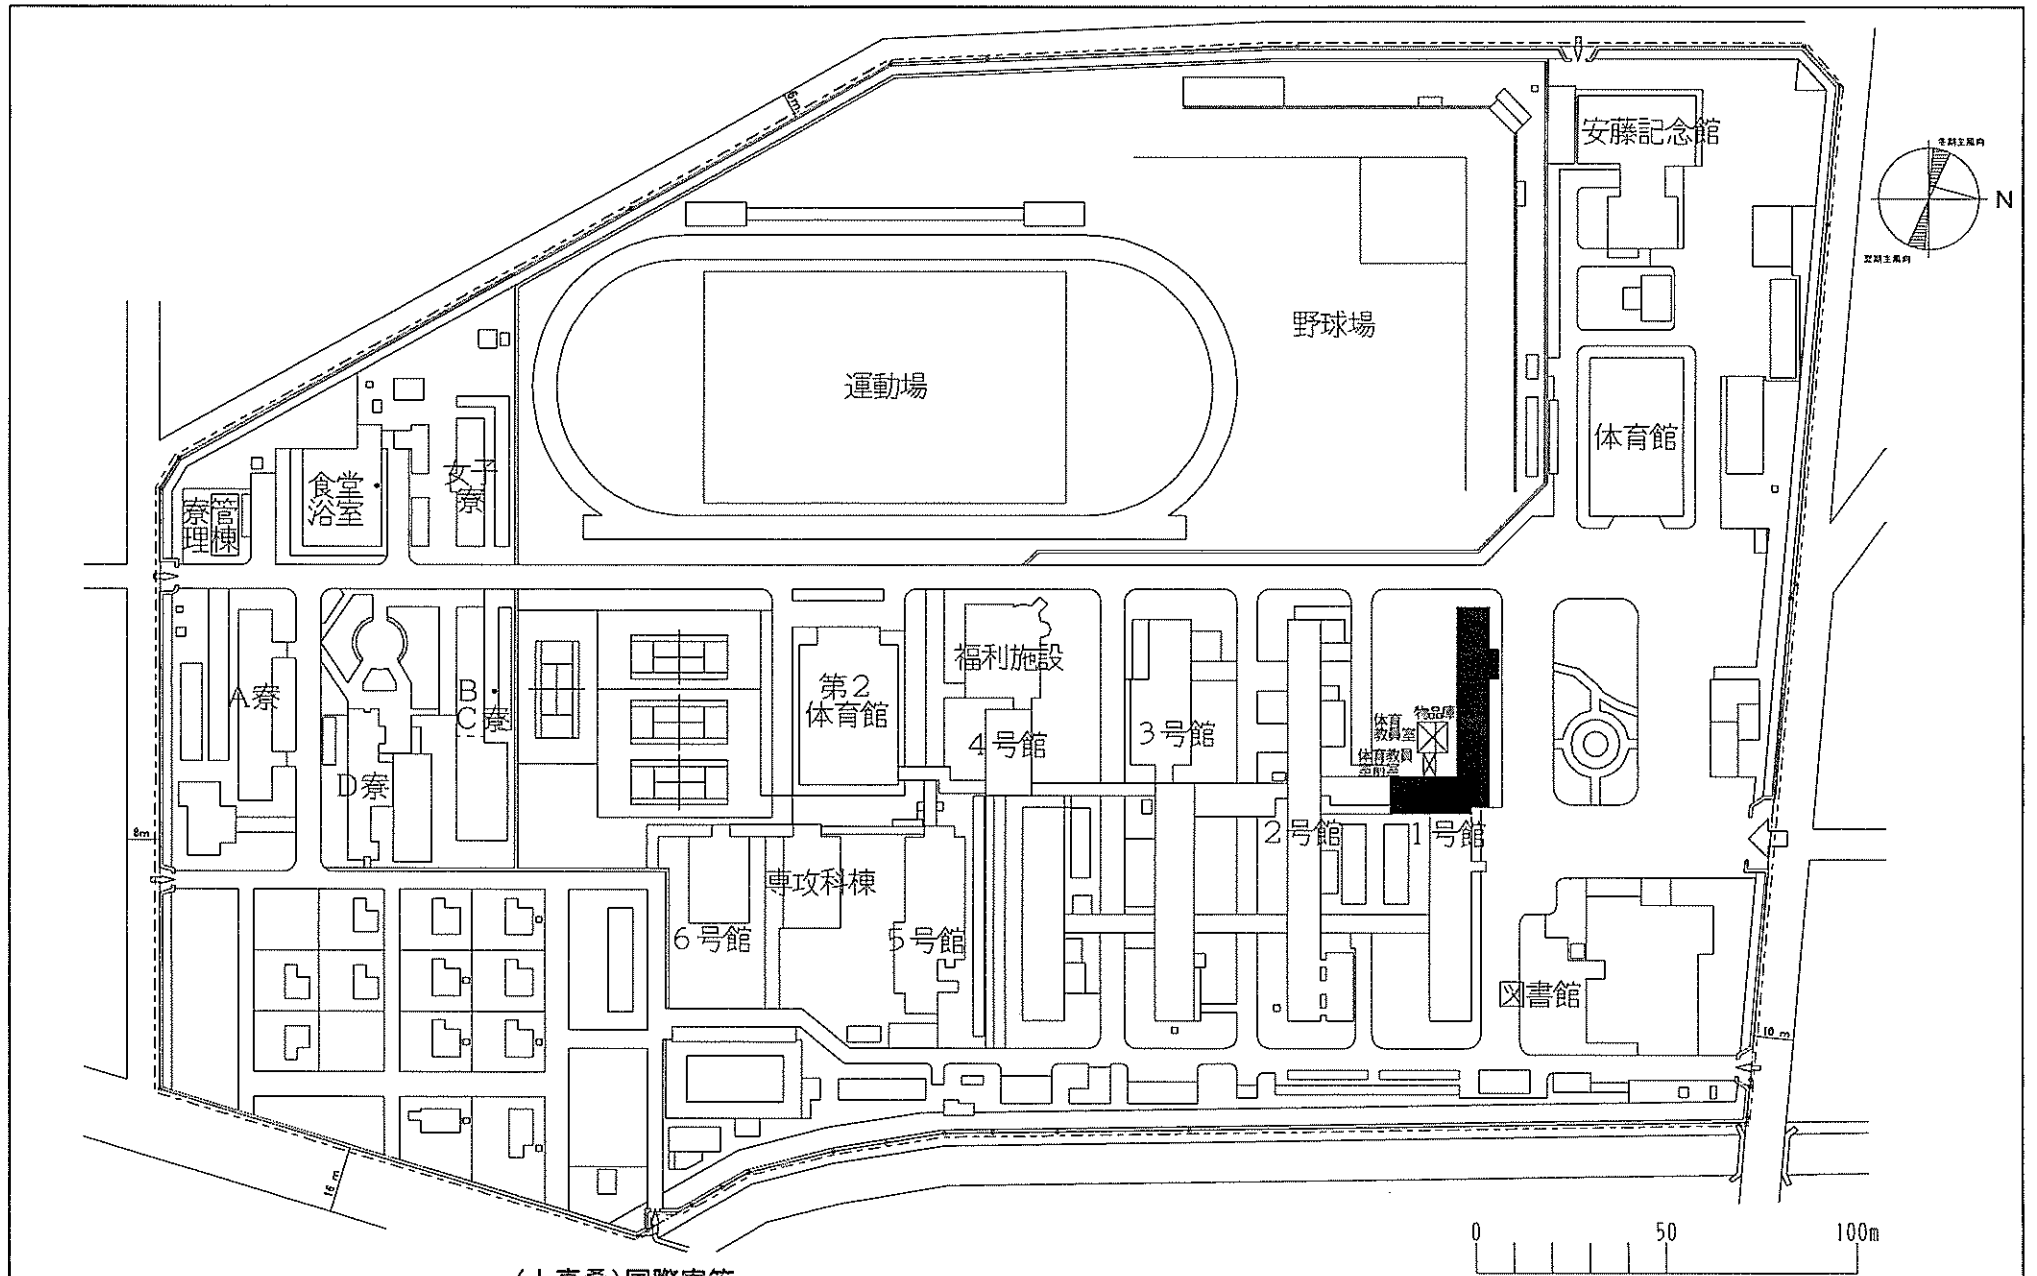


(上真桑)国際寮等

団地名	001上真桑	事業名	国立高等専門学校機構(岐阜工業高等専門学校) (上真桑)学修支援施設改修	配置図	1/2000
-----	--------	-----	---	-----	--------

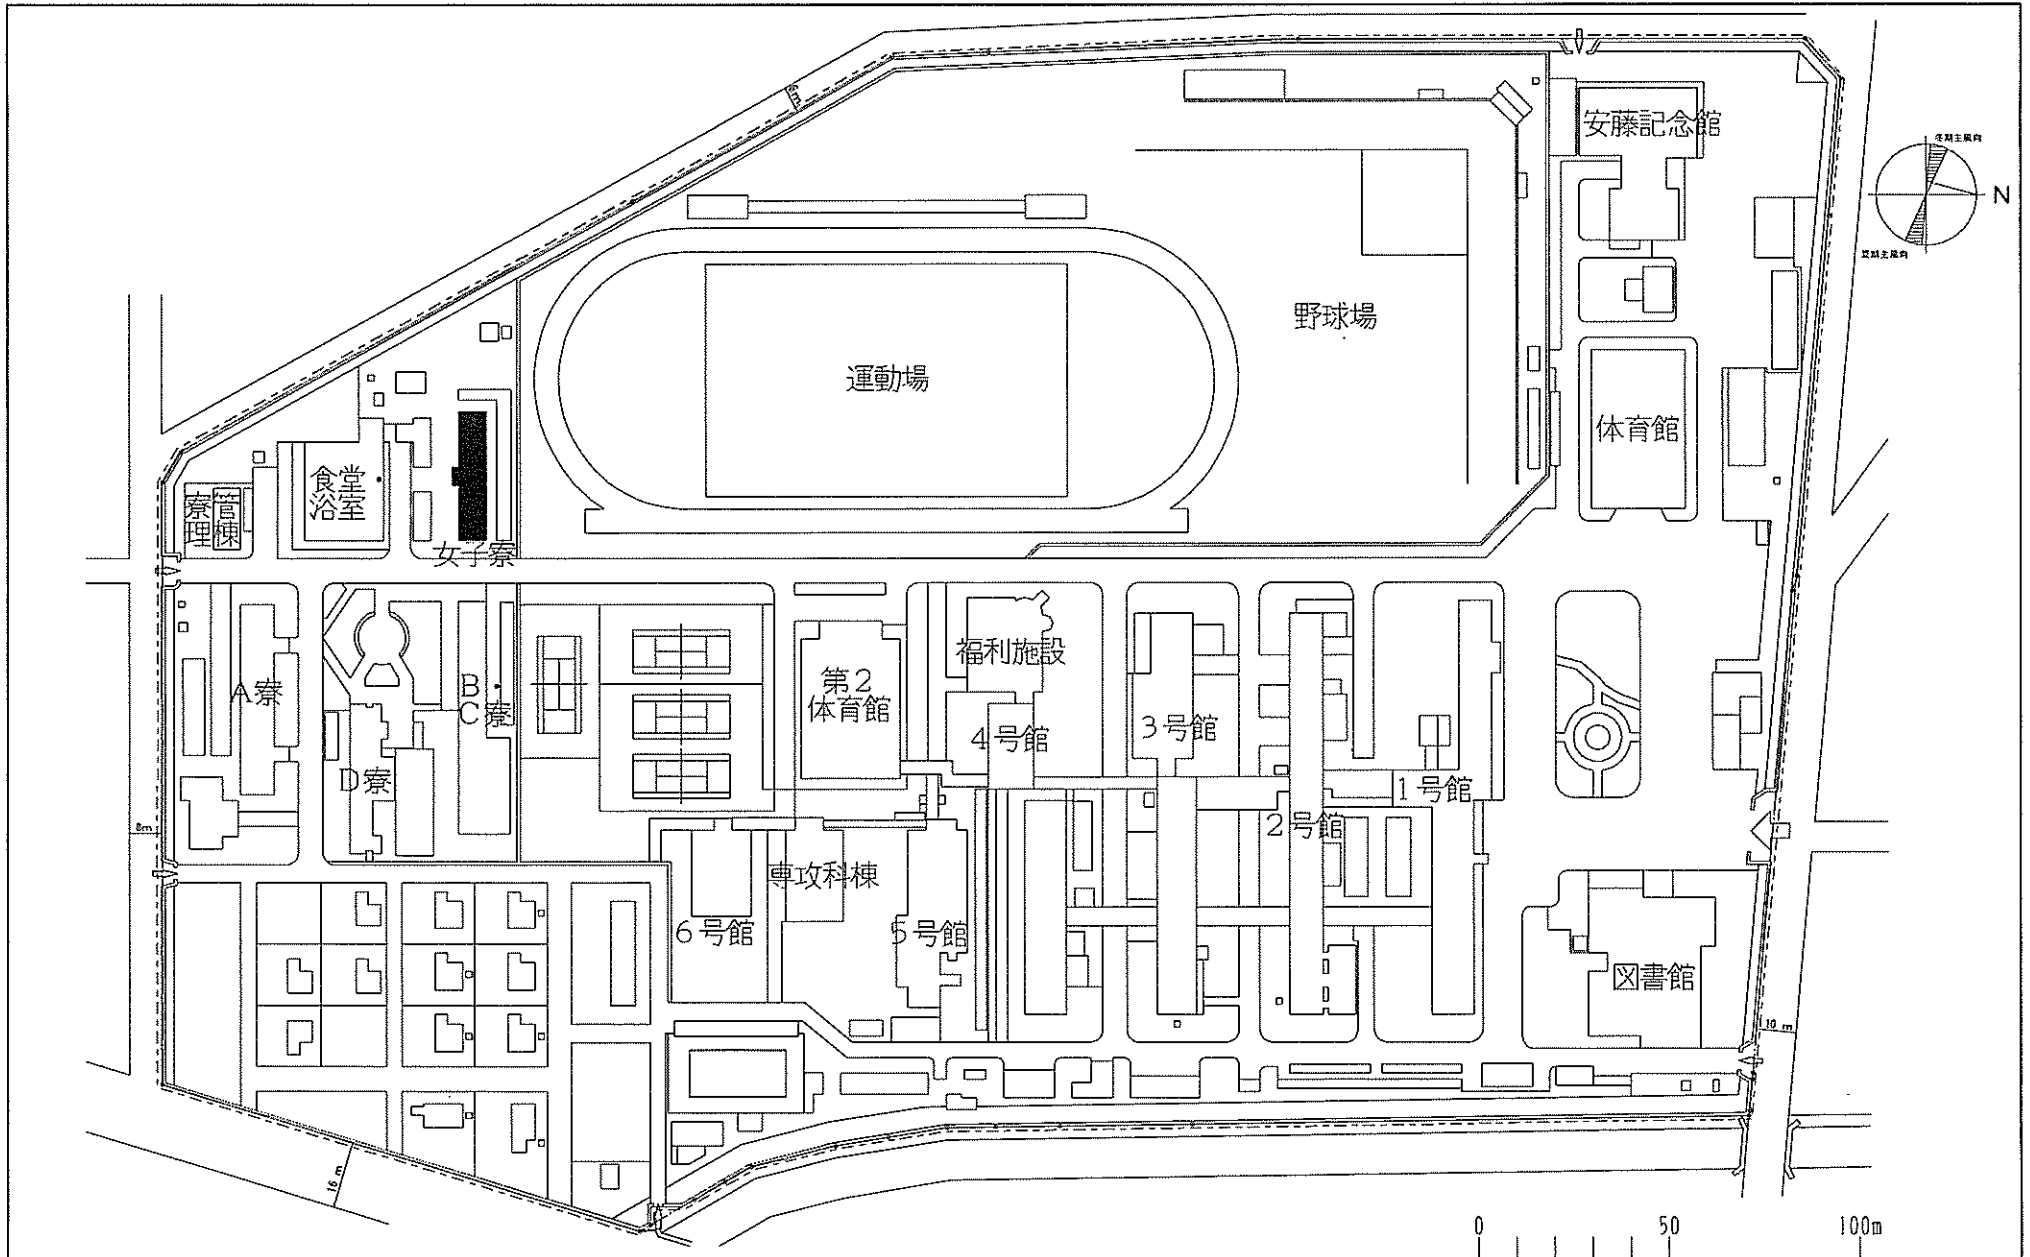

(上真桑)国際寮等


団地名	001上真桑	事業名	国立高等専門学校機構(岐阜工業高等専門学校) (上真桑)寄宿舎改修	配置図	1/2000
-----	--------	-----	--------------------------------------	-----	--------

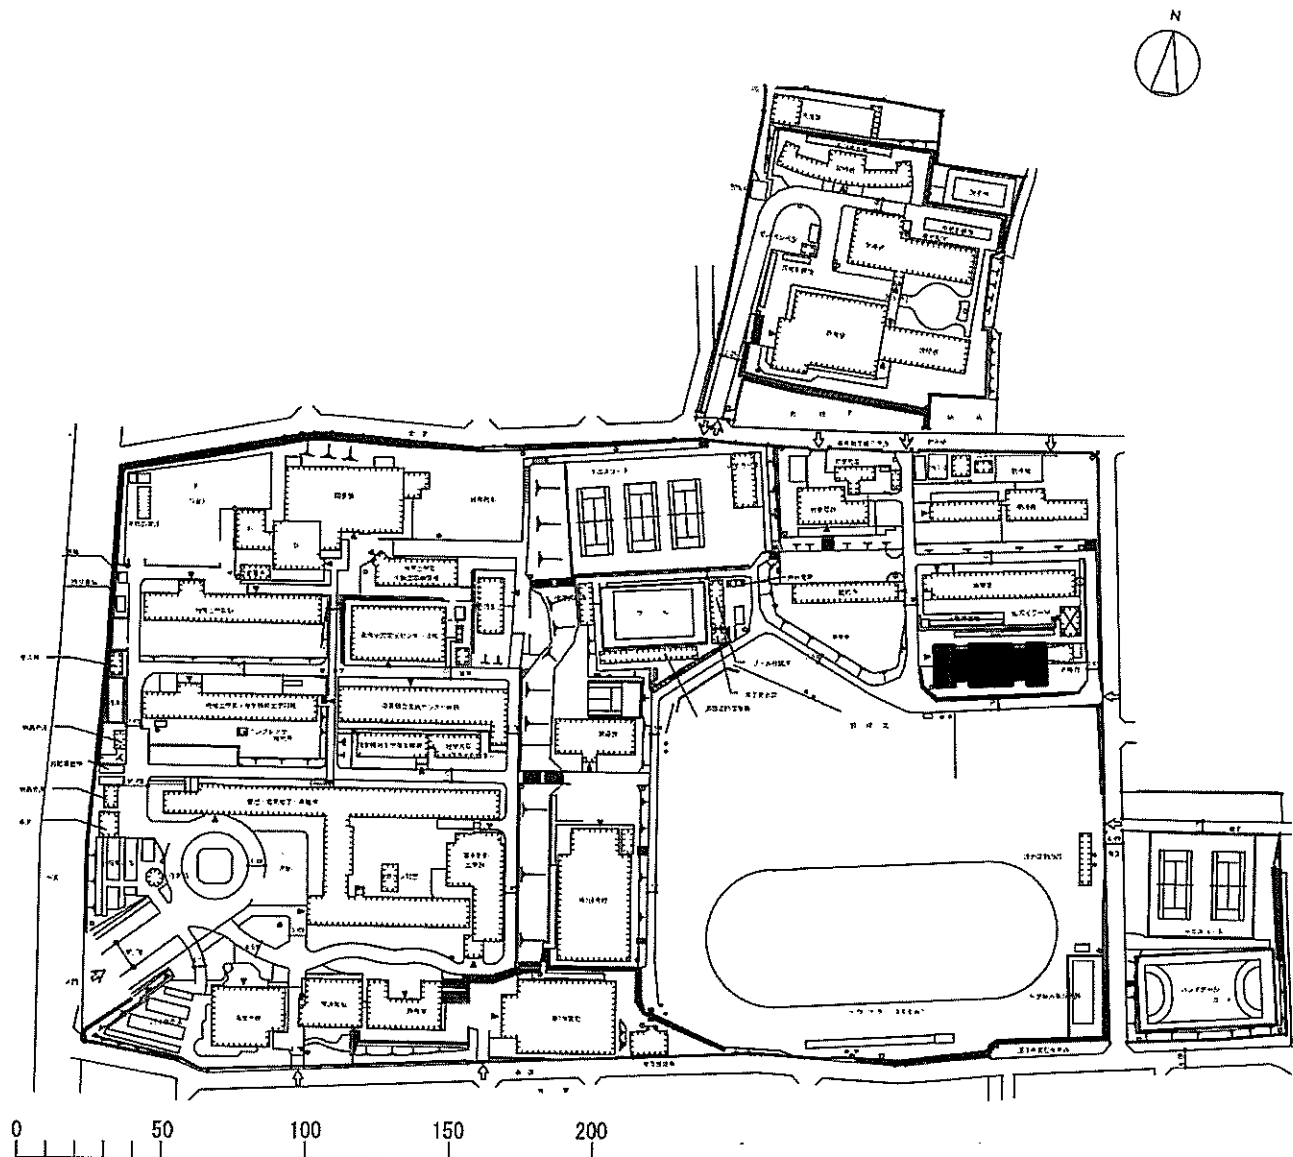

(大岡)混住型学生寮等


団地名	001 大岡	事業名	国立高等専門学校機構(沼津工業高等専門学校) (大岡)混住型学生寮	配置図	1/2500
-----	--------	-----	--------------------------------------	-----	--------

屋外排水管の更新範囲

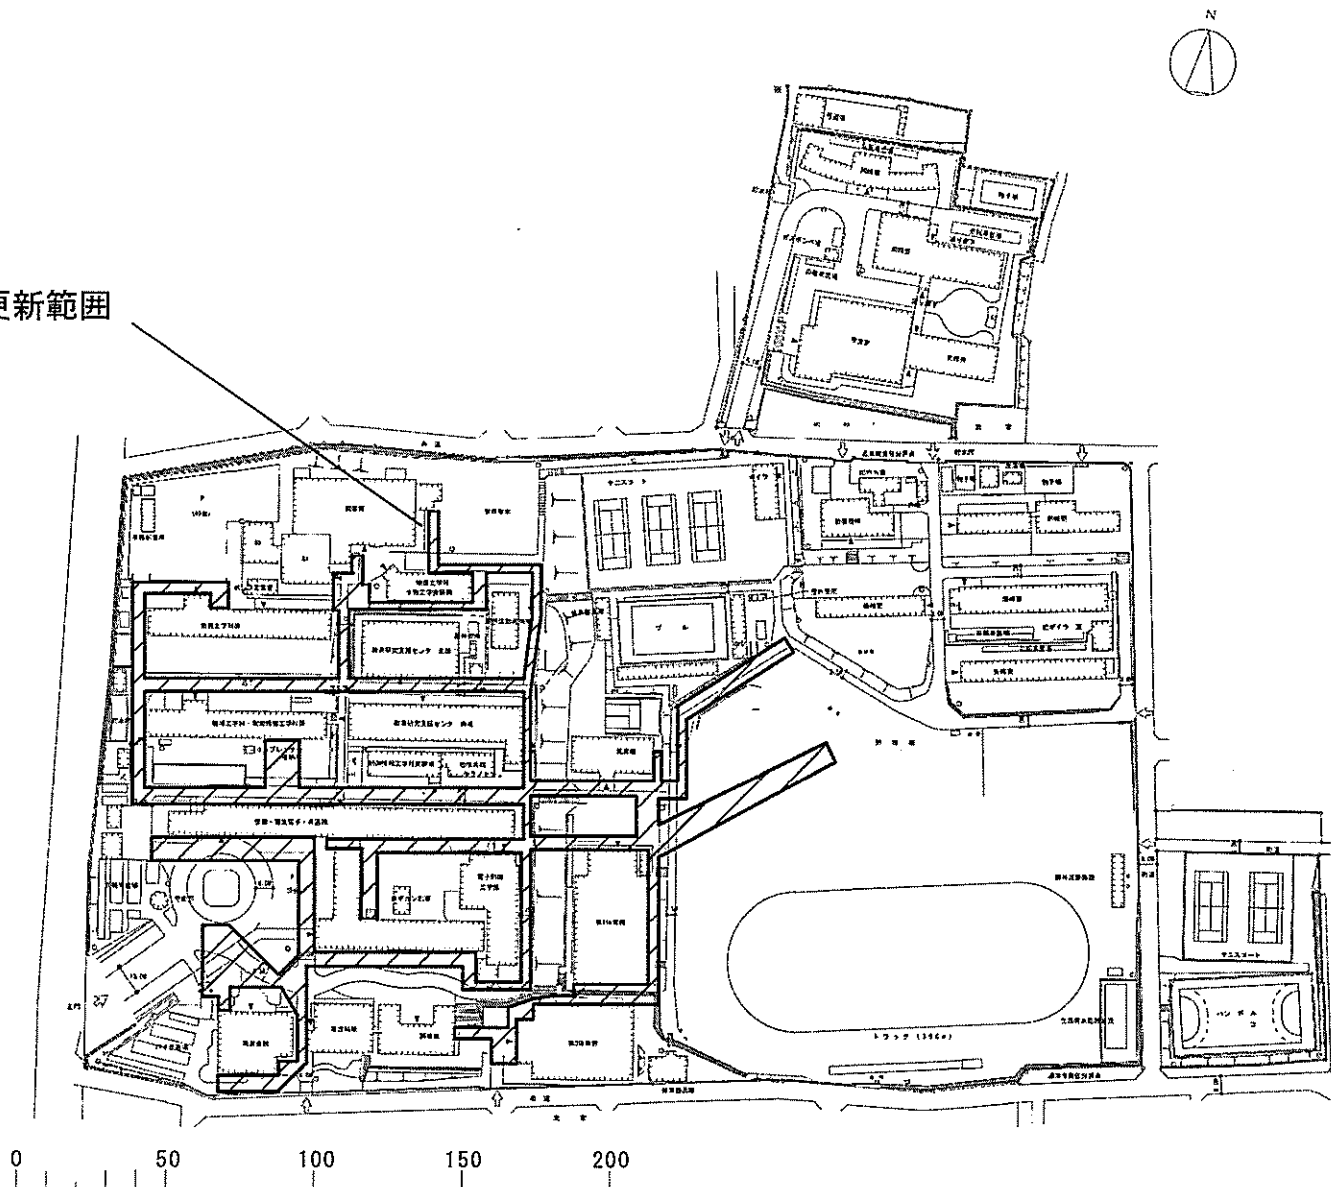


(大岡)混住型学生寮等

団地名	001 大岡	事業名	国立高等専門学校機構(沼津工業高等専門学校) (大岡)ライフライン再生(給排水設備)	配置図	1/2500
-----	--------	-----	---	-----	--------

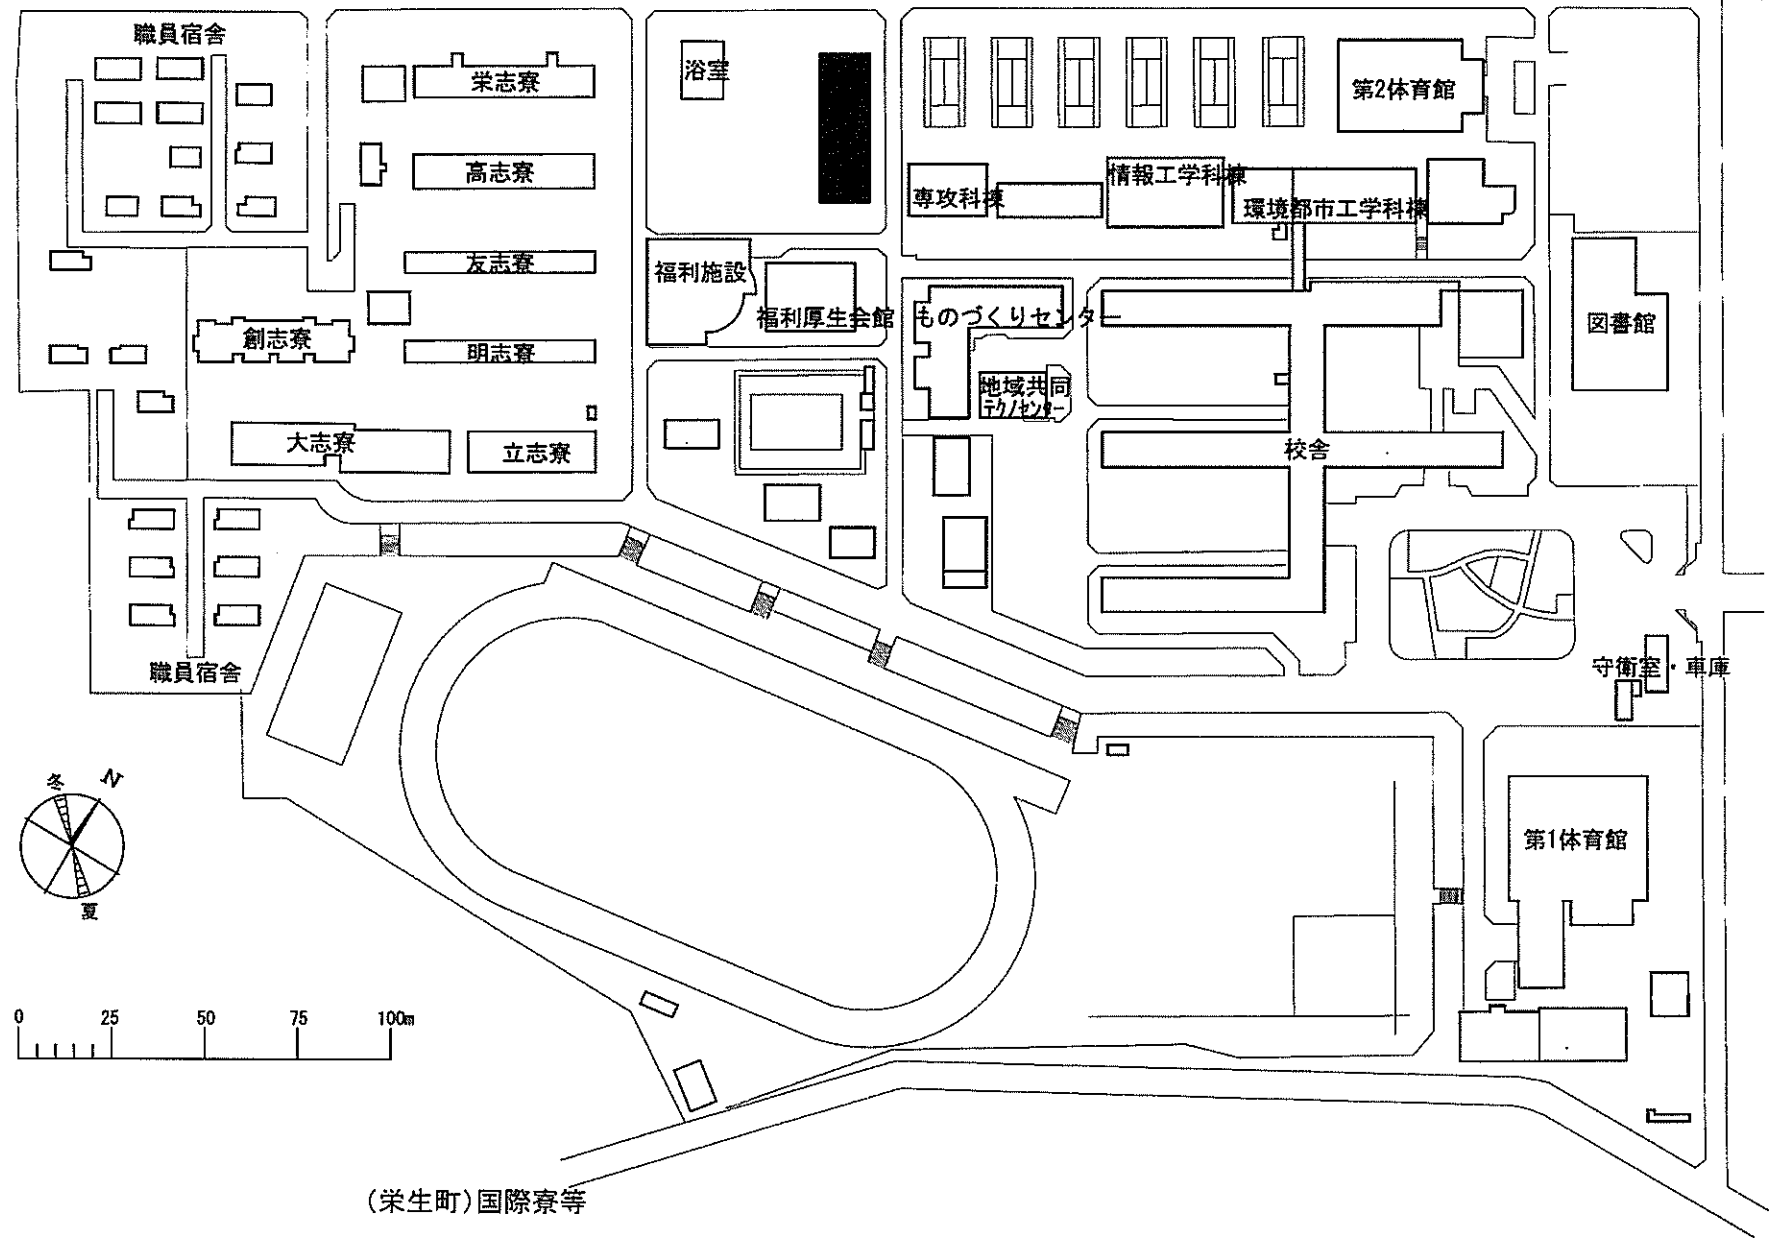


団地名	001 栄生町	事業名	国立高等専門学校機構(豊田工業高等専門学校) (栄生町)国際寮	配置図	1/2500
-----	---------	-----	------------------------------------	-----	--------

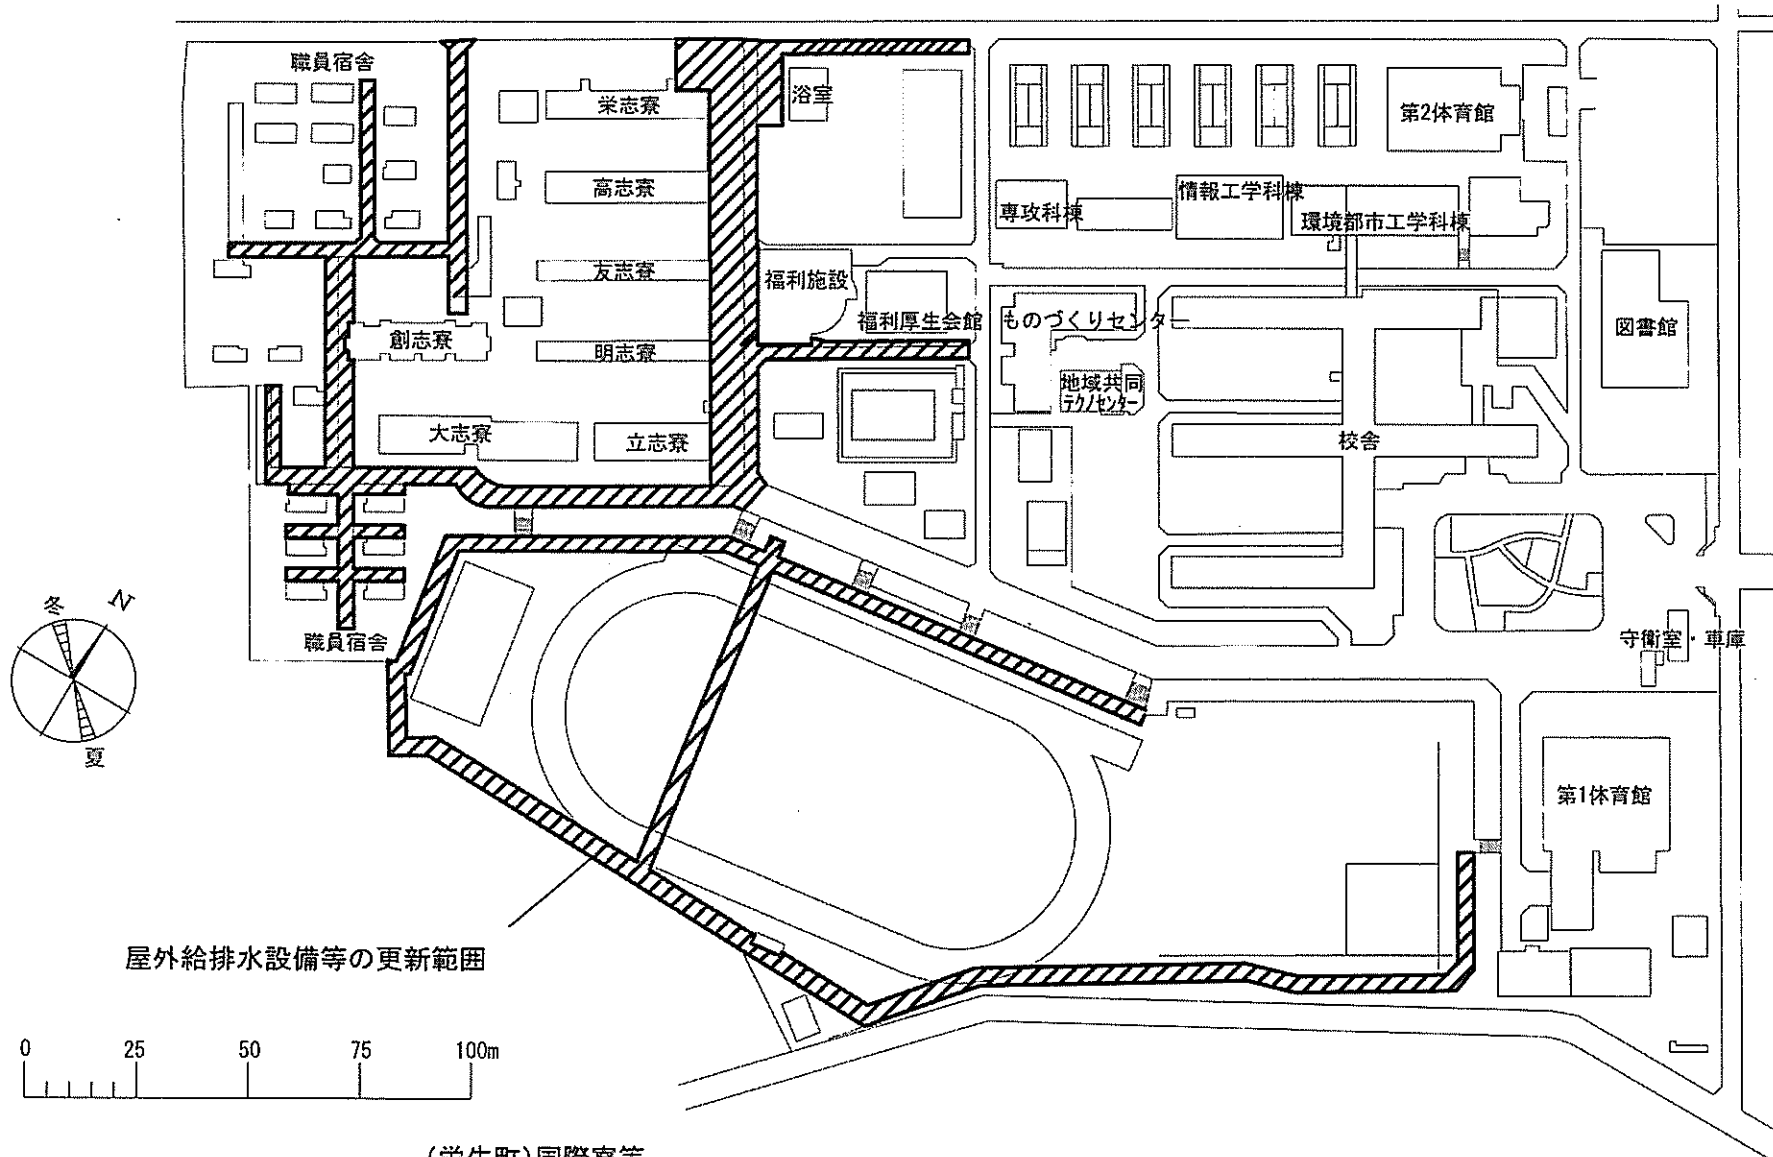


(栄生町)国際寮等

団地名	001 栄生町	事業名	国立高等専門学校機構(豊田工業高等専門学校) (栄生町)ライフライン再生(給排水設備)	配置図	1/2500
-----	---------	-----	--	-----	--------

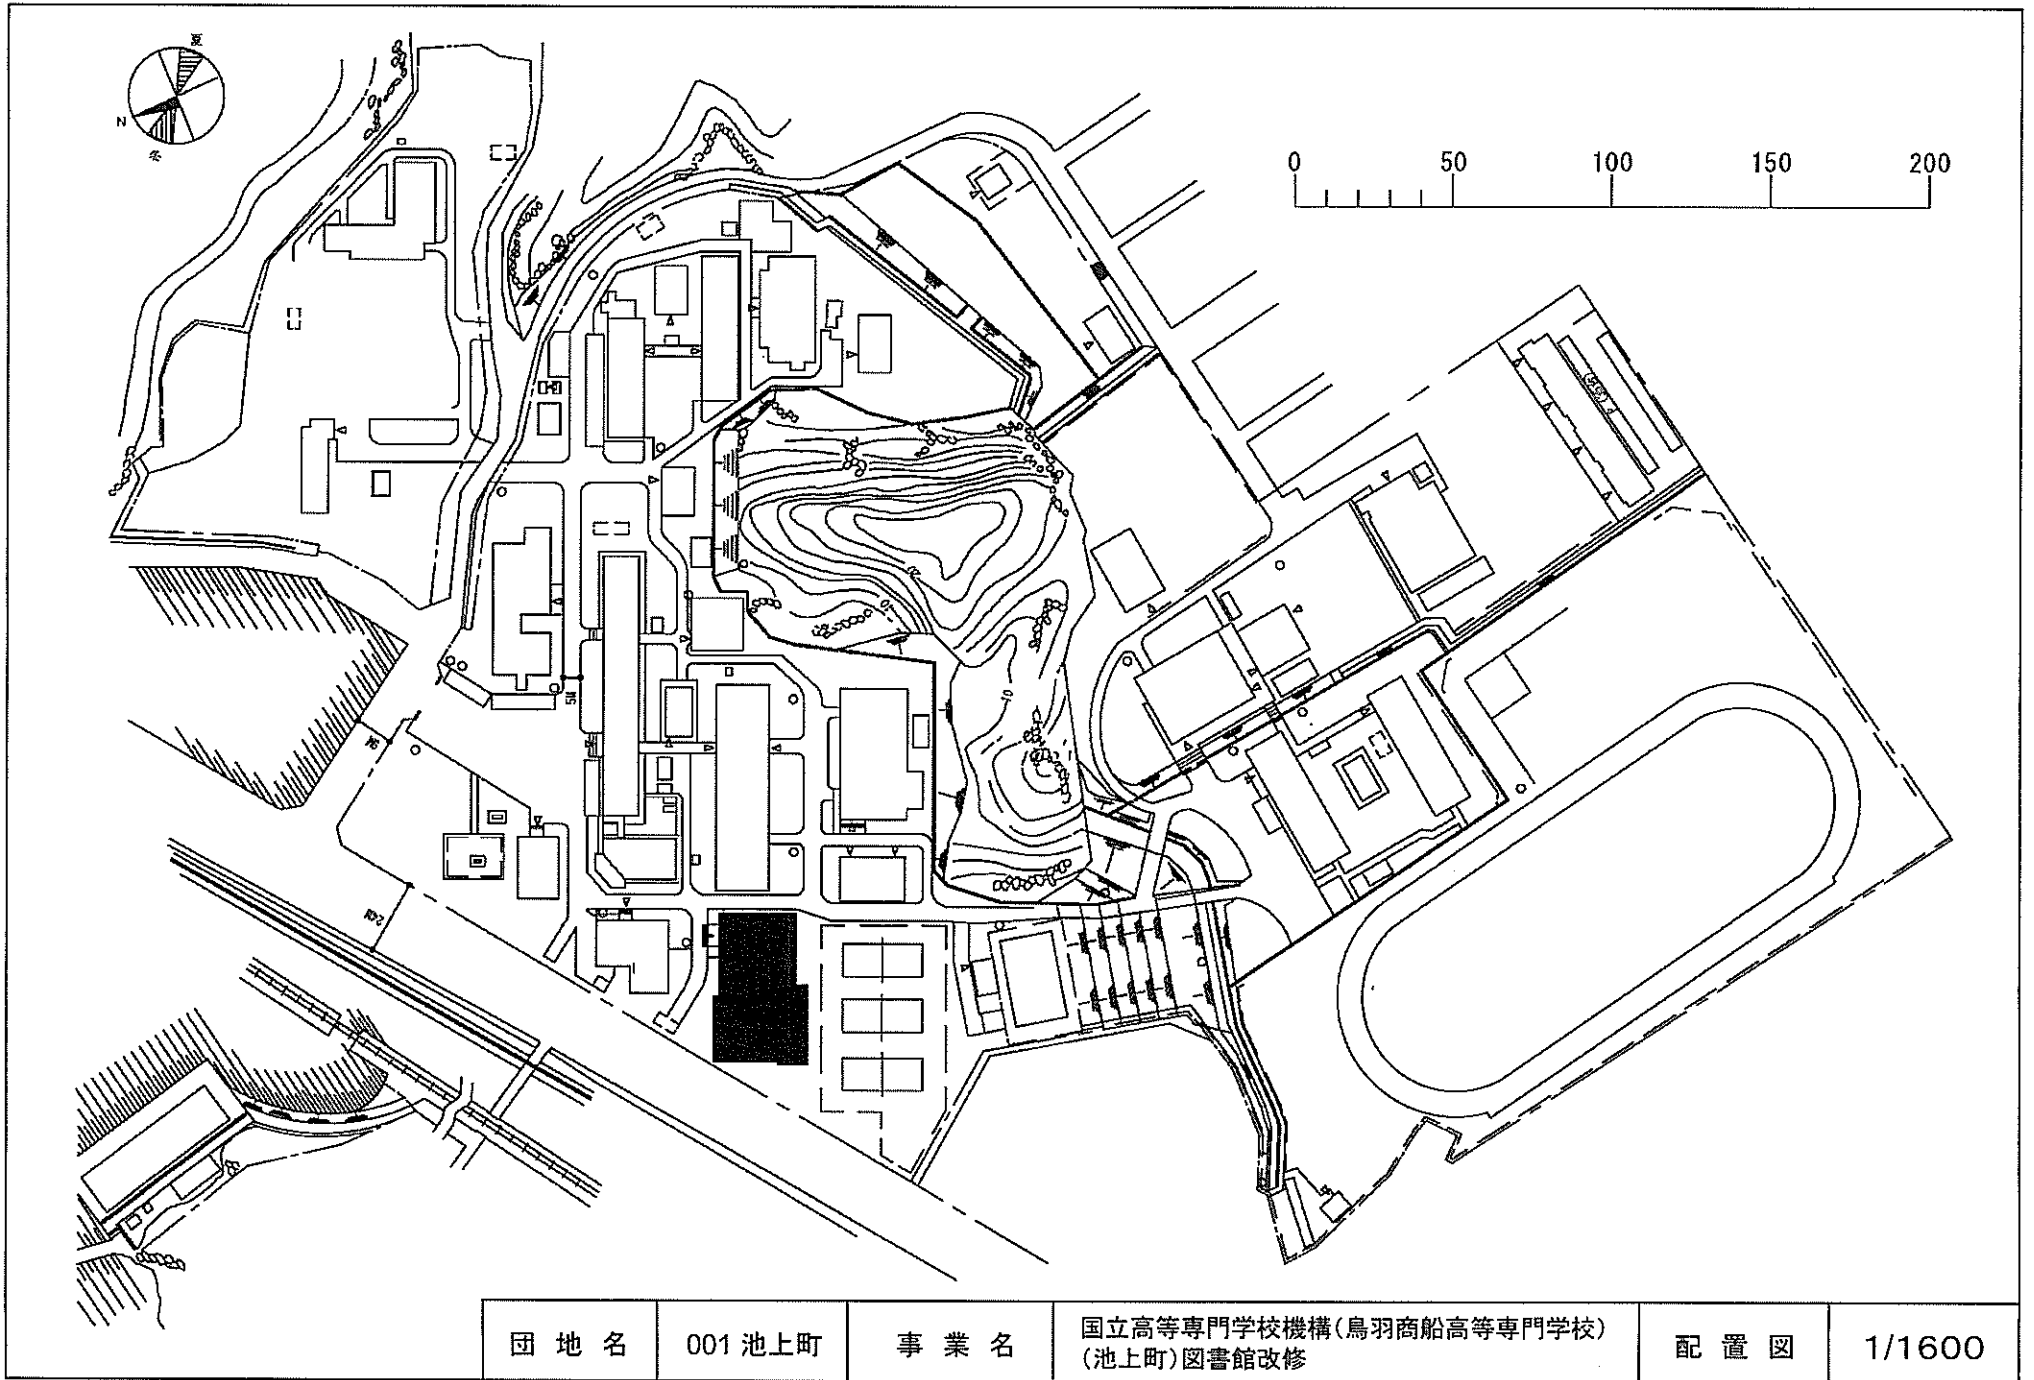



団地名	001 池上町	事業名	国立高等専門学校機構(鳥羽商船高等専門学校) (池上町)図書館改修	配置図	1/1600
-----	---------	-----	--------------------------------------	-----	--------

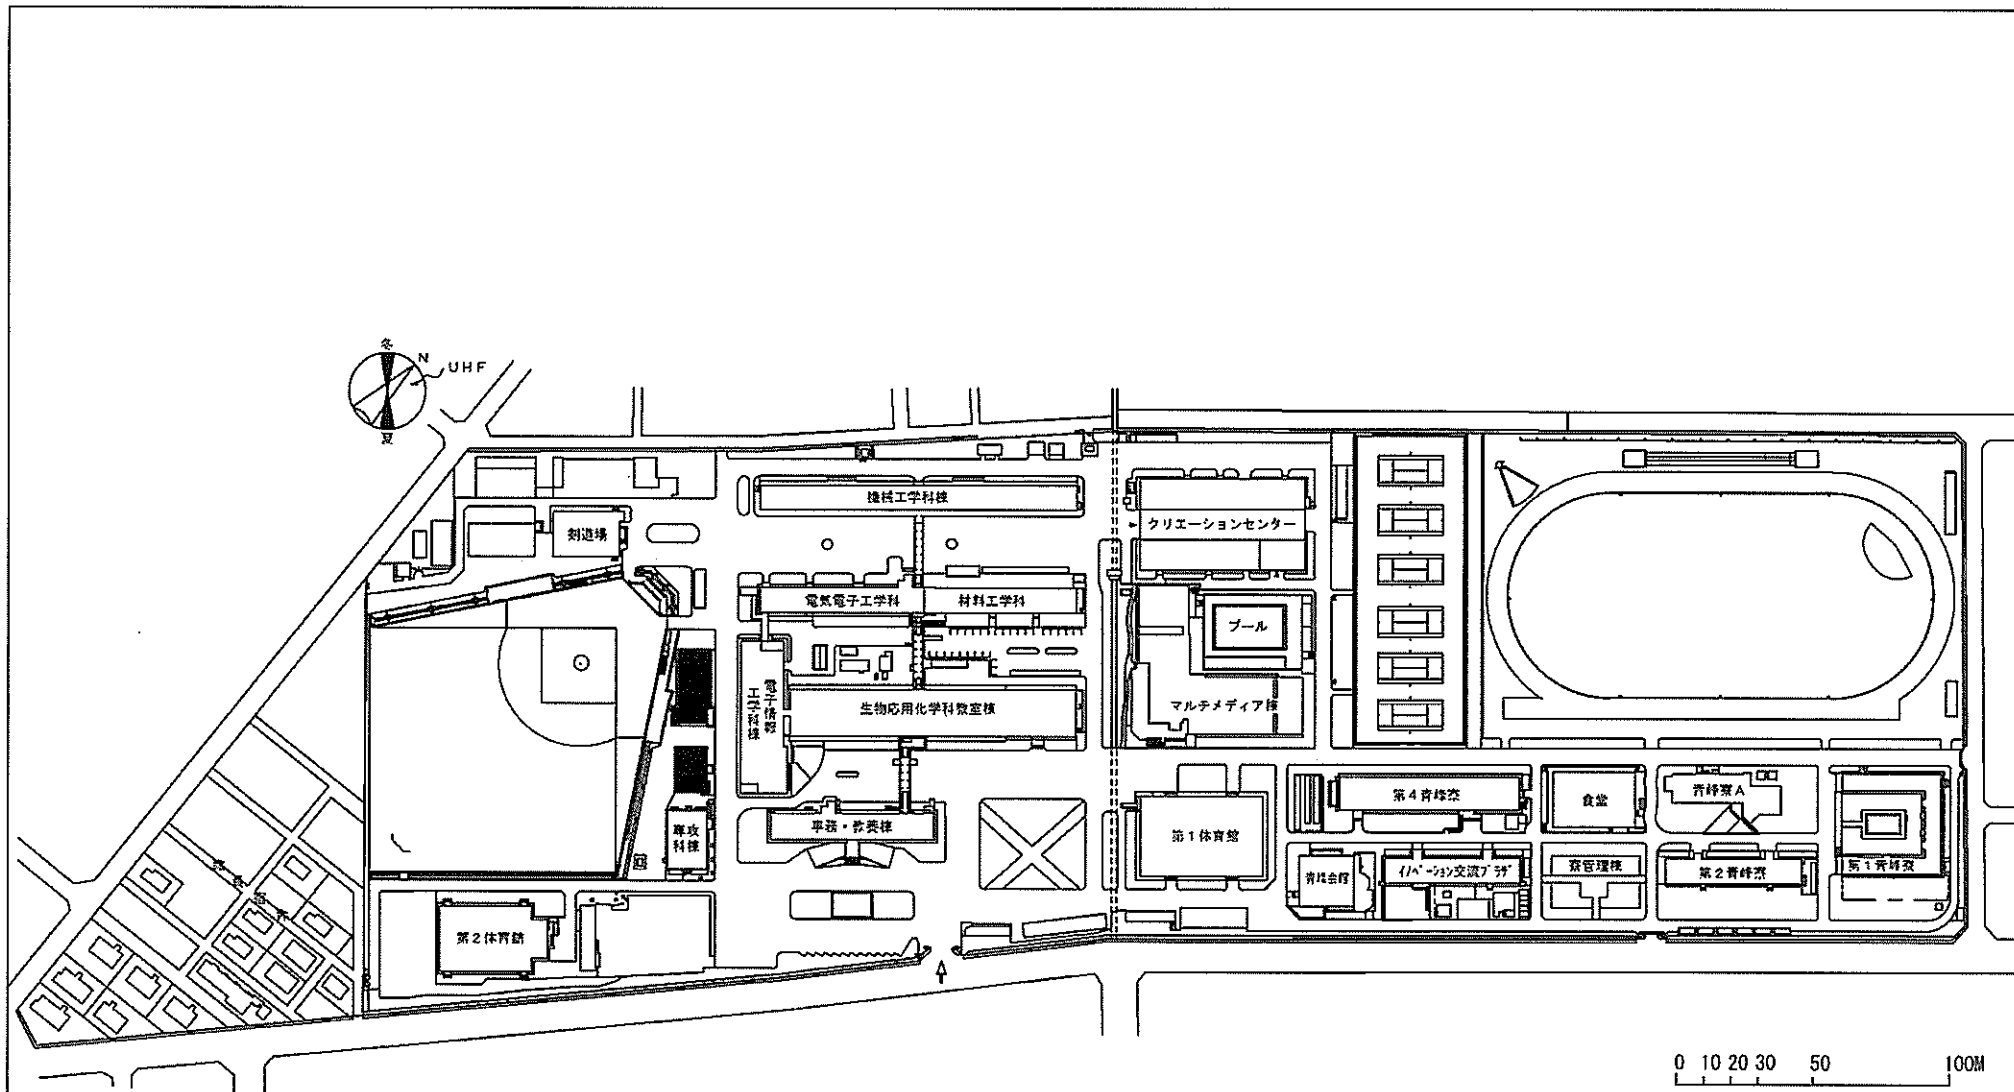


(白子町)校舎改修(共同研究推進センター)等

団地名	001 白子町	事業名	国立高等専門学校機構(鈴鹿工業高等専門学校) (白子町)校舎改修(共同研究推進センター)	配置図	1/3000
-----	---------	-----	---	-----	--------


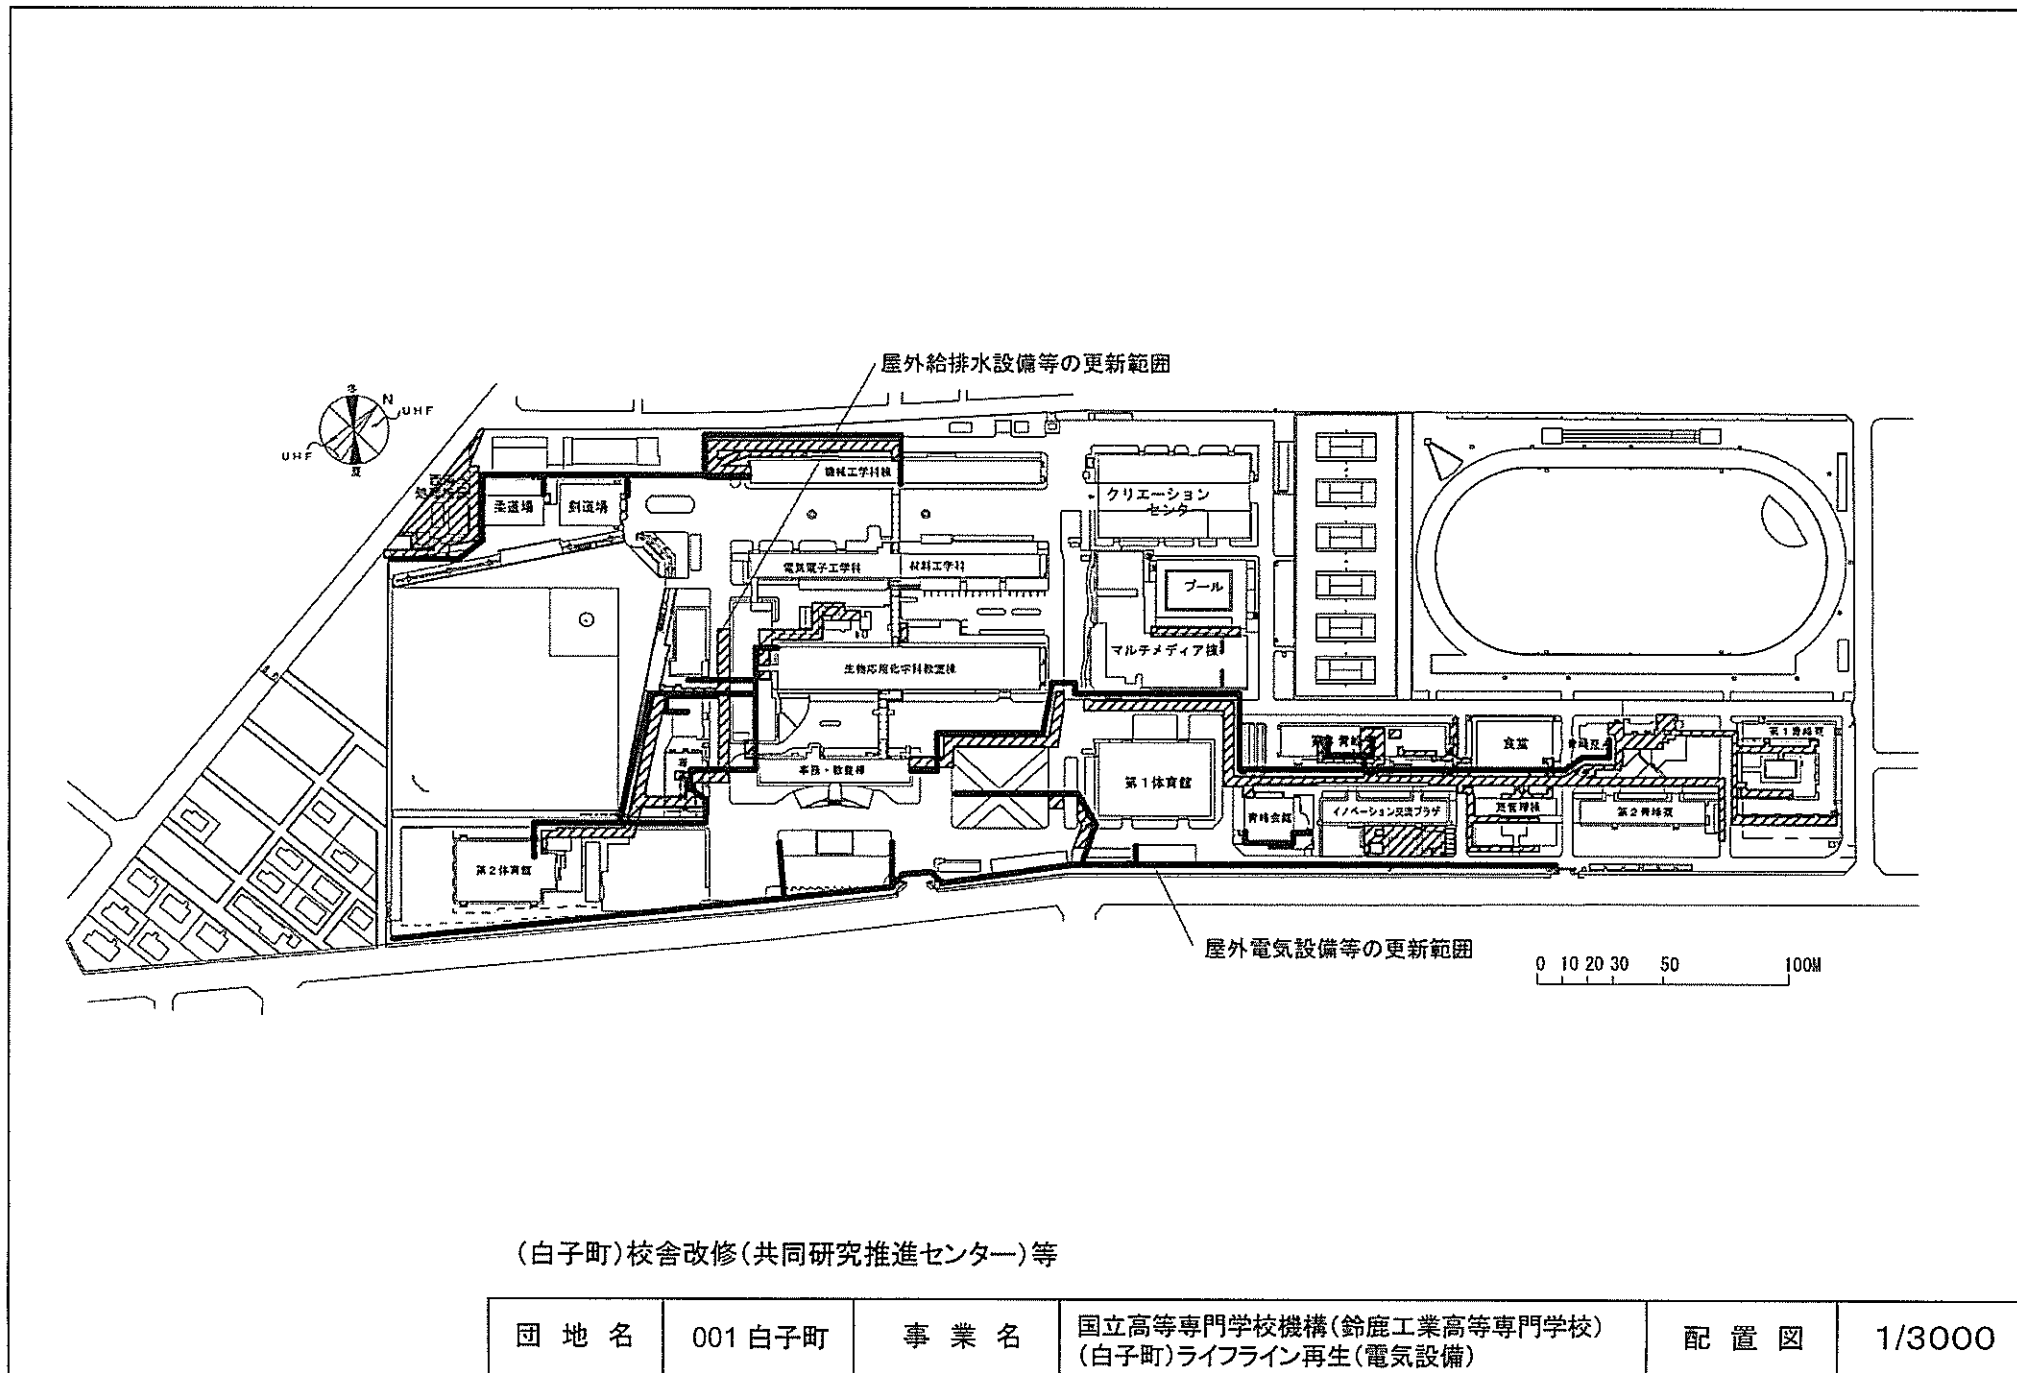


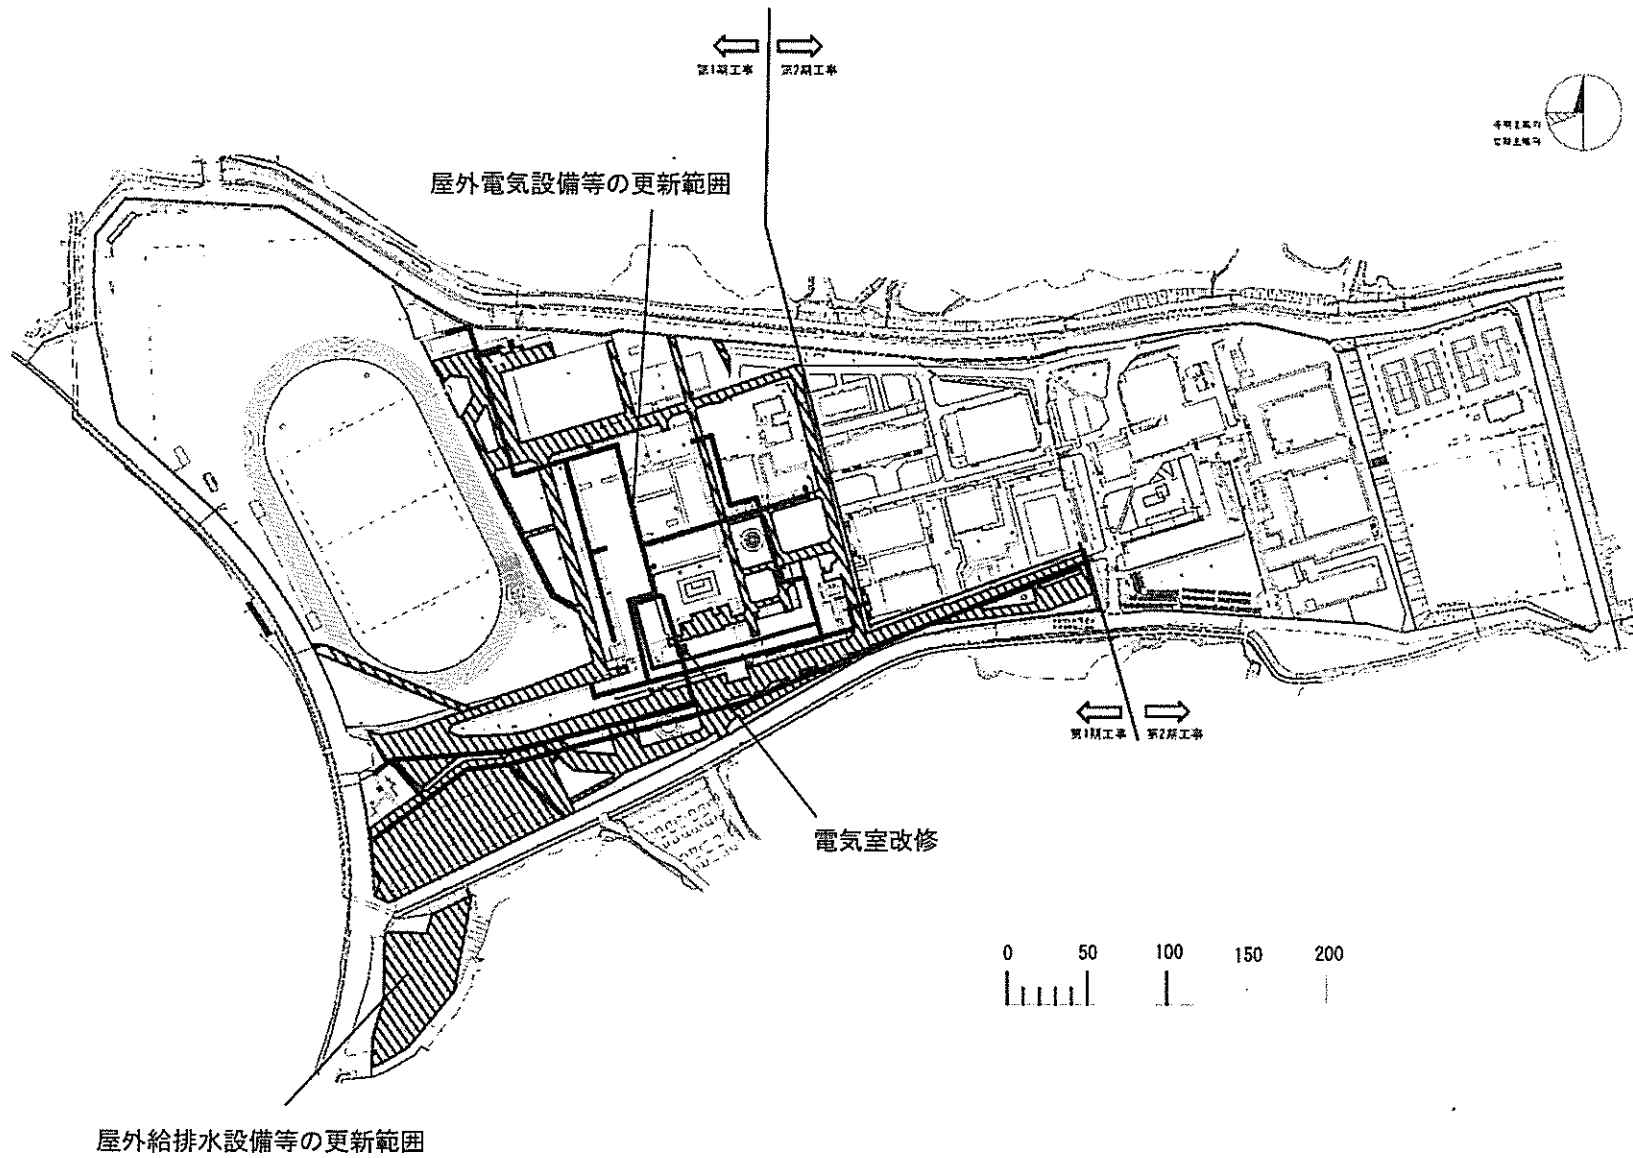

団地名	001 白屋	事業名	国立高等専門学校機構(舞鶴工業高等専門学校) (白屋)ライフライン再生(電気設備)	配置図	1/3000
-----	--------	-----	--	-----	--------


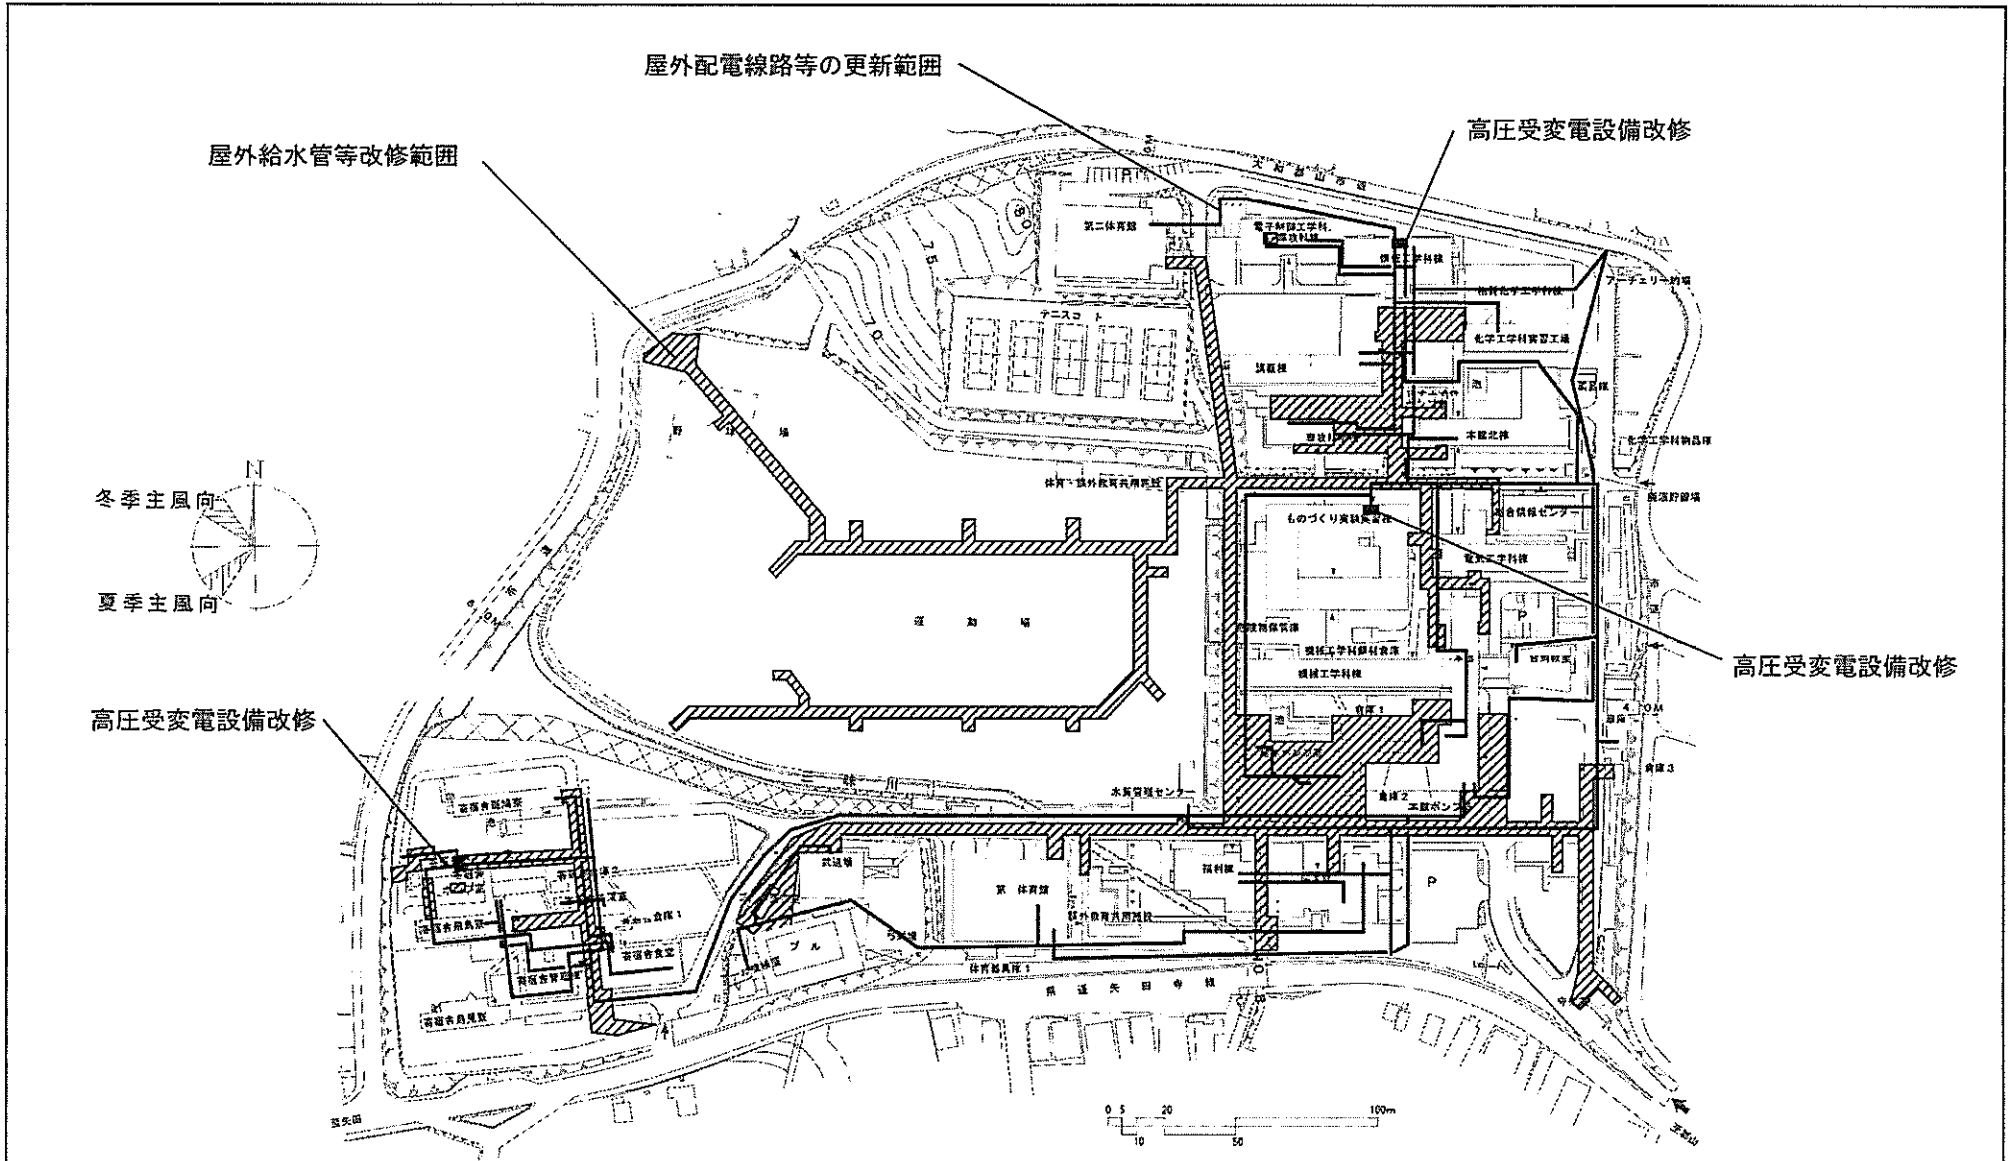


団地名	001 矢田	事業名	国立高等専門学校機構(奈良工業高等専門学校) (矢田)ライフライン再生(電気設備)	配置図	1/2500
-----	--------	-----	--	-----	--------

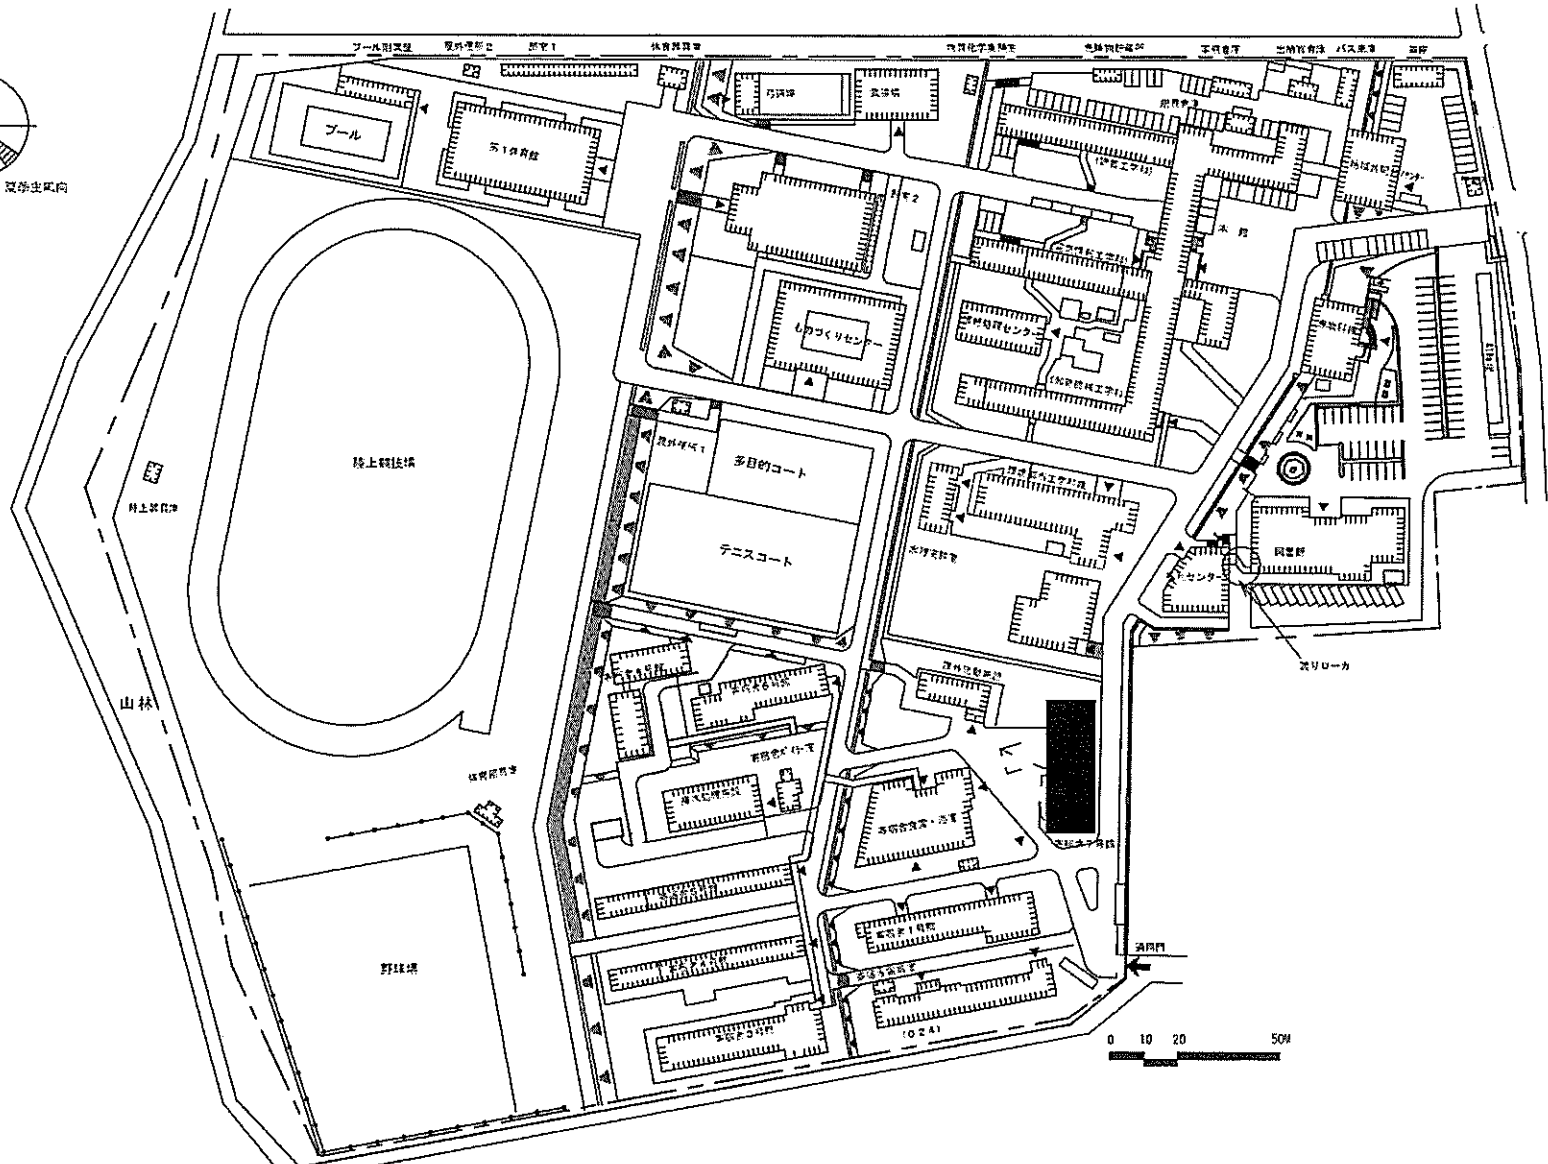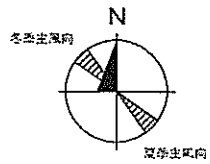



(野島)混住型学生寮等

団地名	001 野島	事業名	国立高等専門学校機構(和歌山工業高等専門学校) (野島)混住型学生寮	配置図	1/2000
-----	--------	-----	---------------------------------------	-----	--------


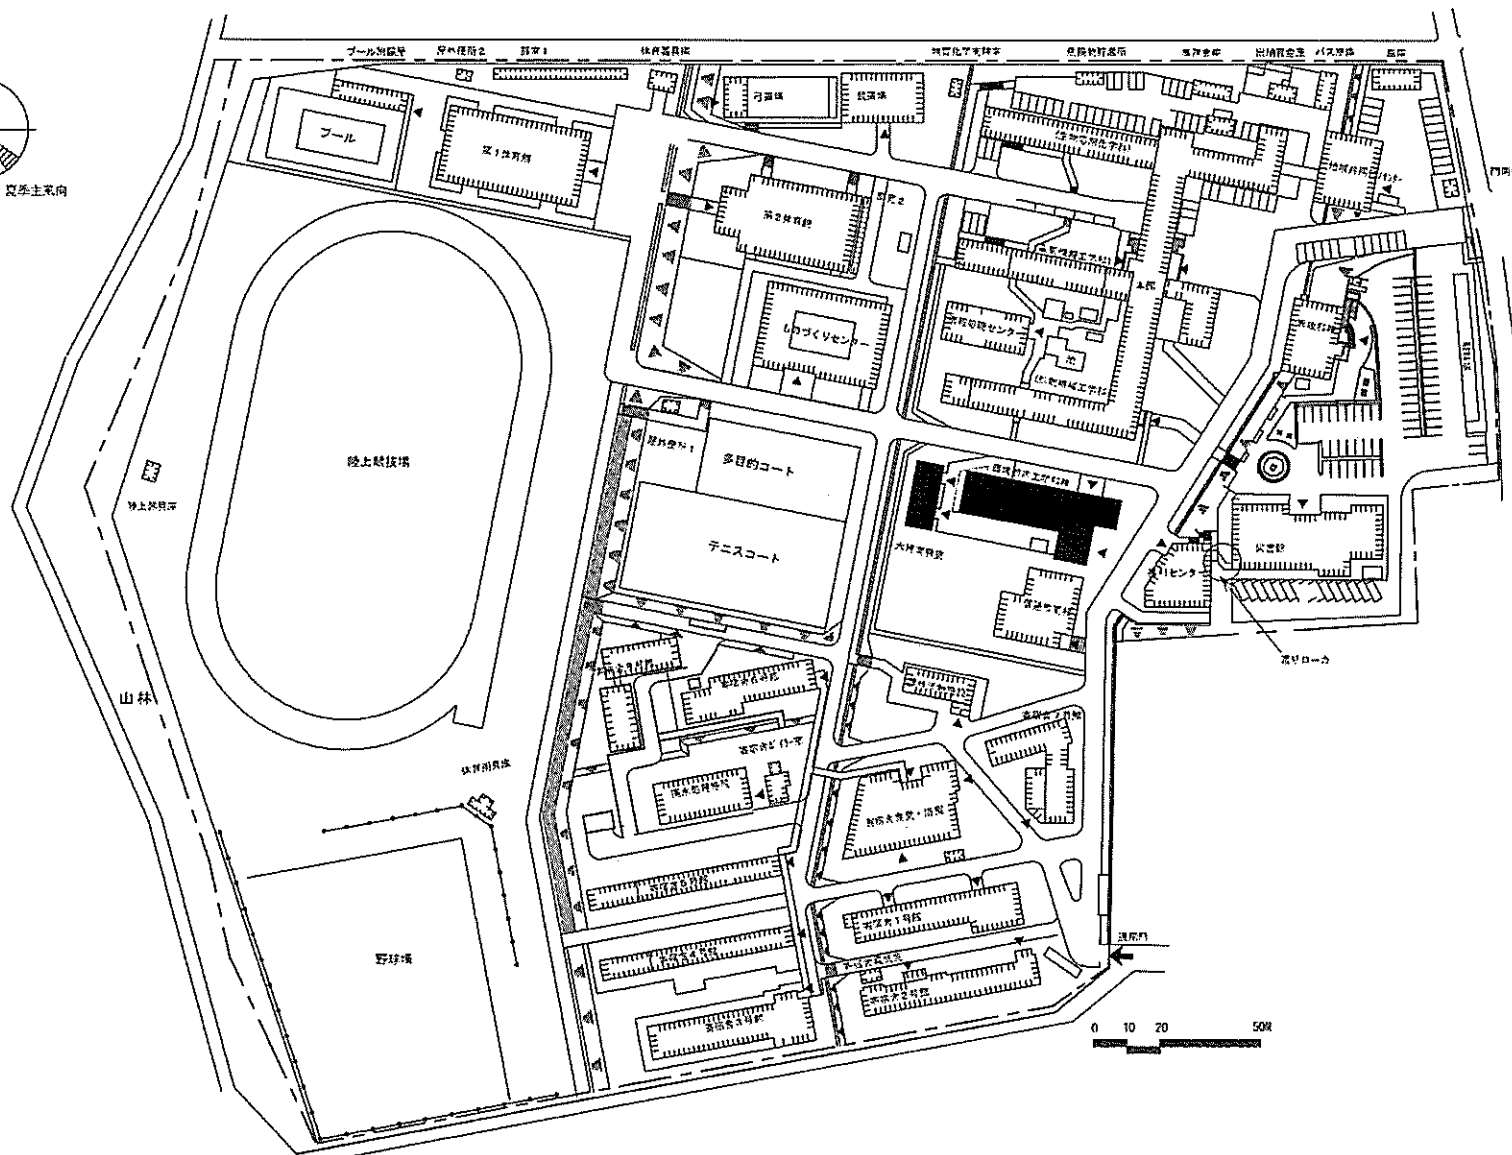
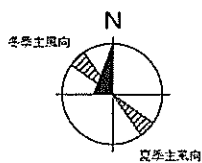


(野島)混住型学生寮等



団地名	001 野島	事業名	国立高等専門学校機構(和歌山工業高等専門学校) (野島)校舎改修(環境都市工学科)	配置図	1/2000
-----	--------	-----	--	-----	--------

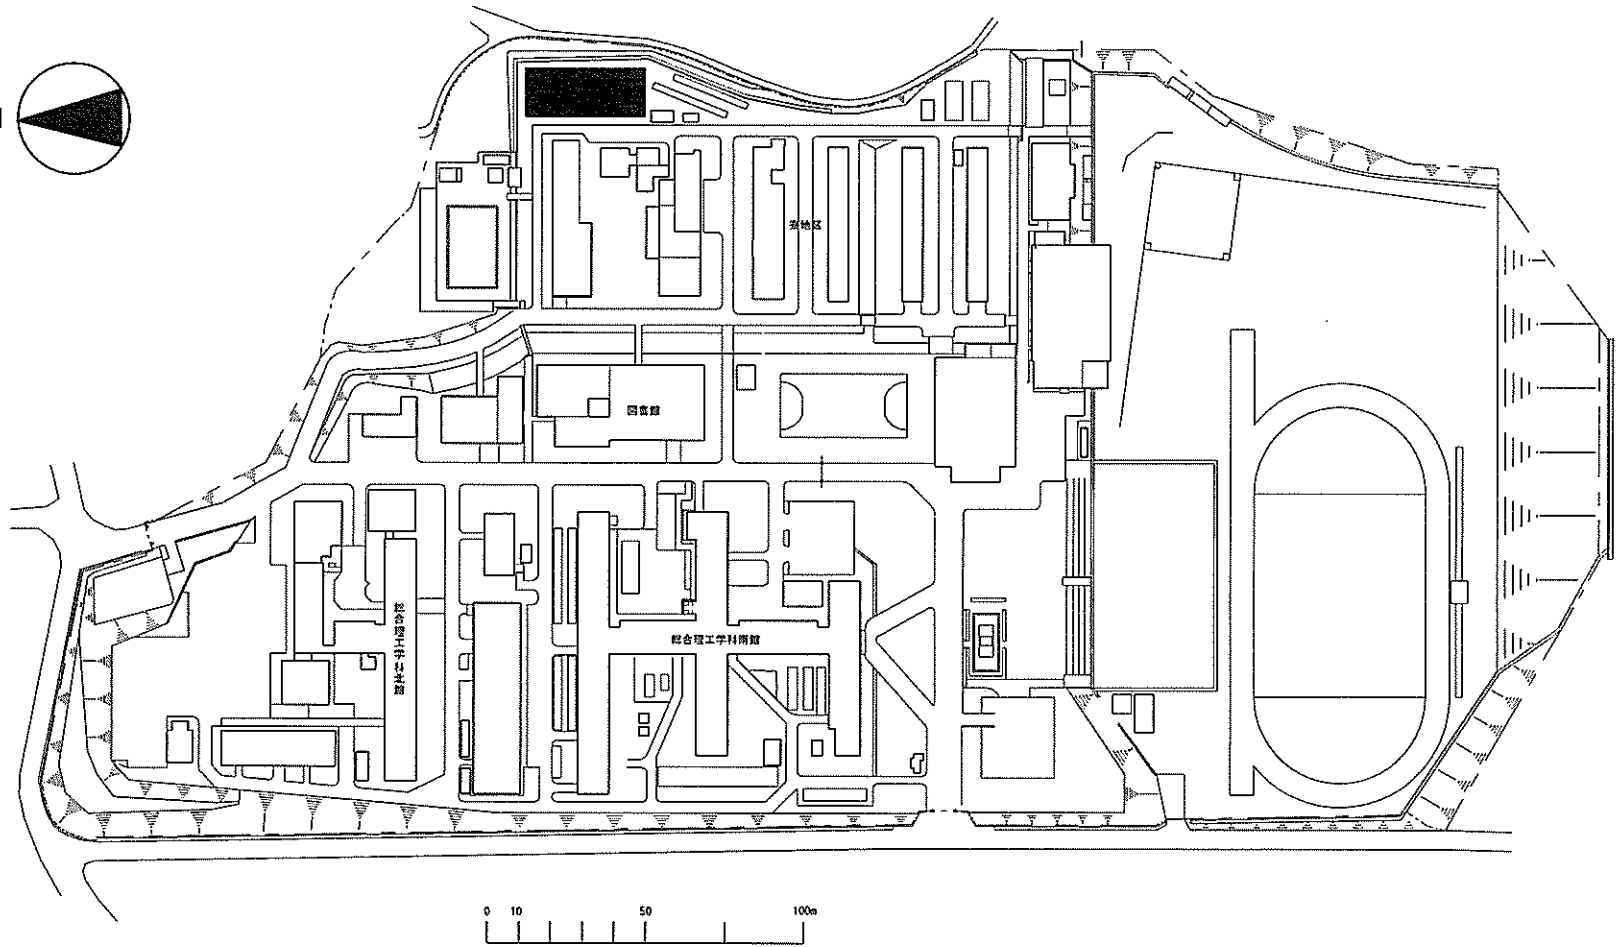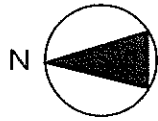


団地名	001 沼	事業名	国立高等専門学校機構(津山工業高等専門学校) (沼)国際寮	配置図	1/2500
-----	-------	-----	----------------------------------	-----	--------

 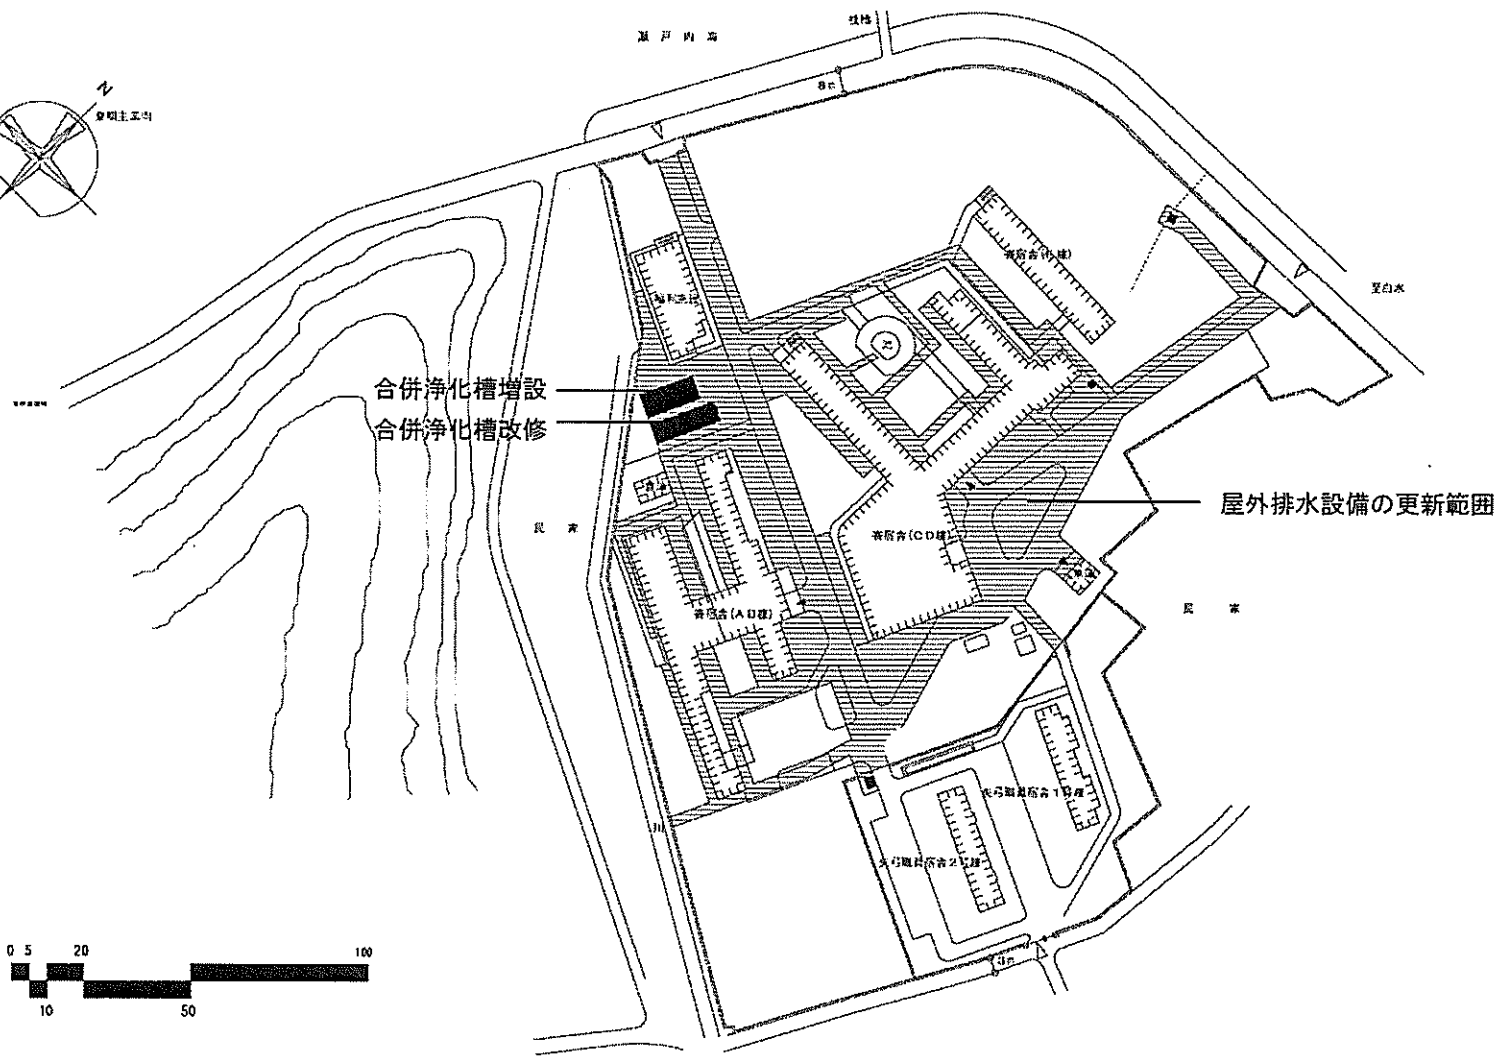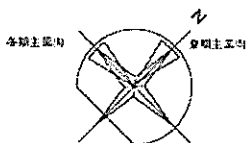

団地名	002 東野(寄宿舎)	事業名	国立高等専門学校機構(広島商船高等専門学校) (東野)ライフライン再生(給排水設備)	配置図	1/1200
-----	-------------	-----	---	-----	--------

 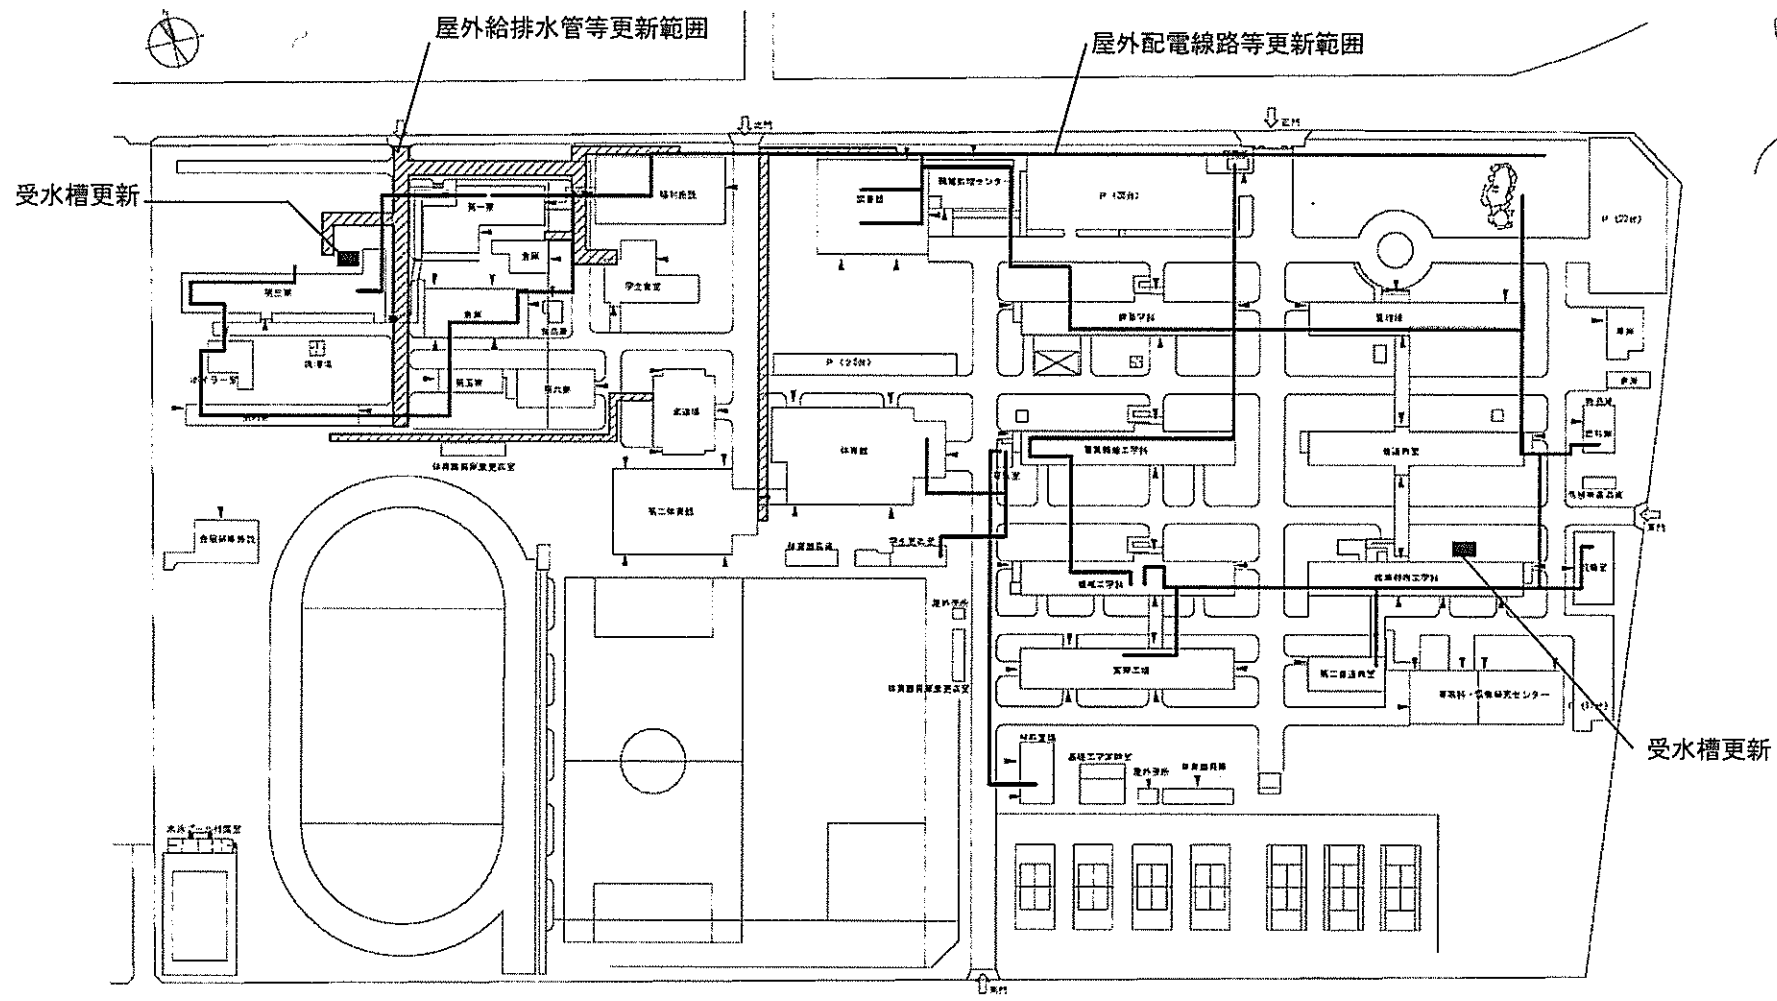


団地名	001 豊栄	事業名	国立高等専門学校機構(呉工業高等専門学校) (豊栄)ライフライン再生(電気設備)	配置図	1/2000
-----	--------	-----	--	-----	--------

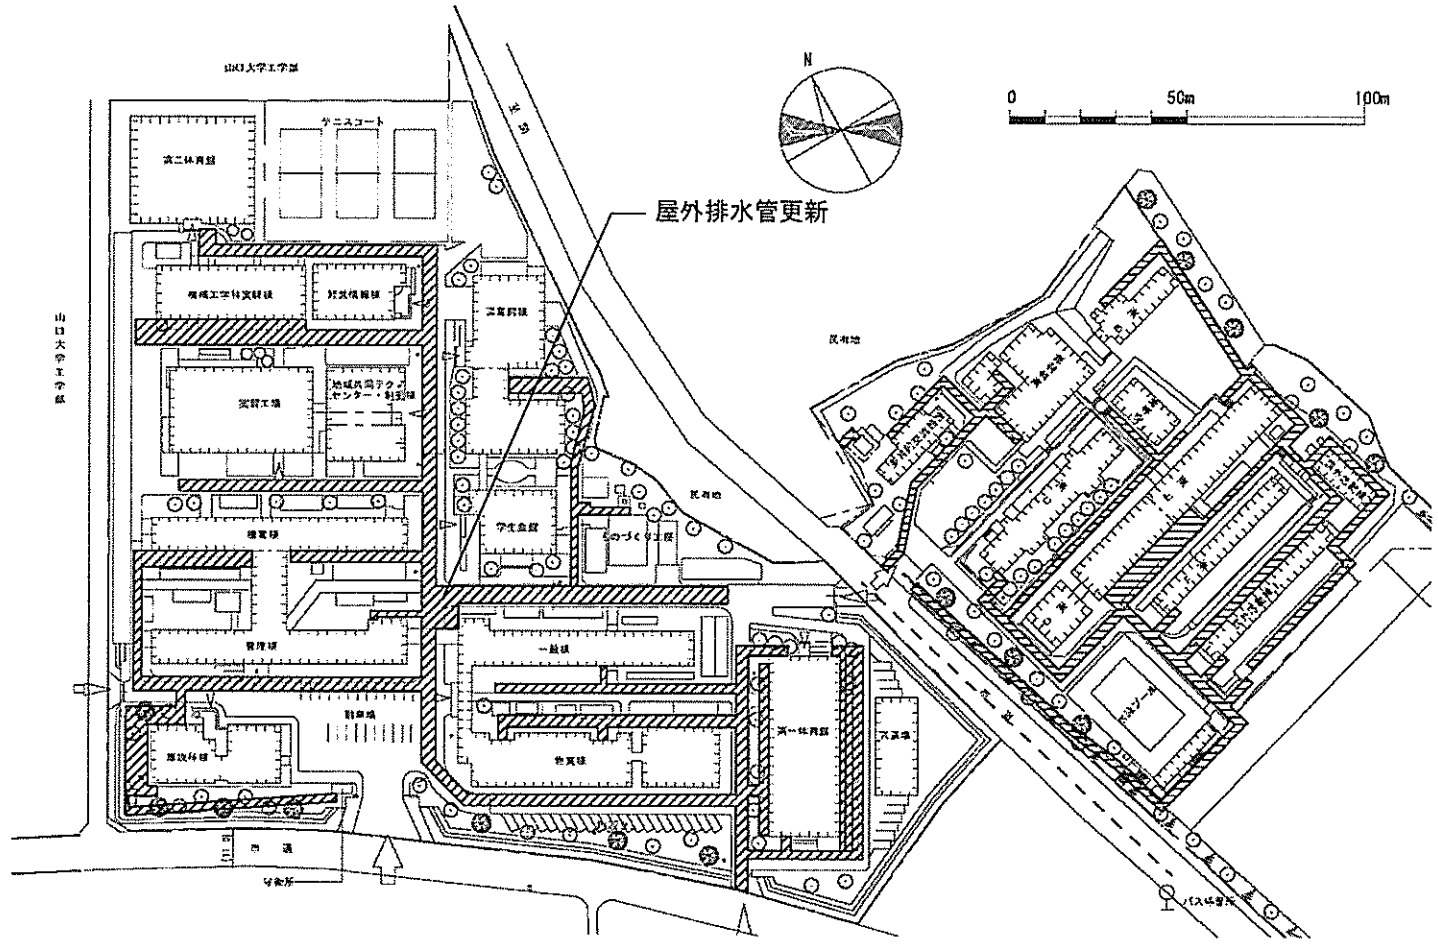


(道松檜原) 国際寮等


団地名	001 道松檜原	事業名	国立高等専門学校機構(宇部工業高等専門学校) (道松檜原)ライフライン再生(給排水設備)	配置図	1/2,000
-----	----------	-----	---	-----	---------

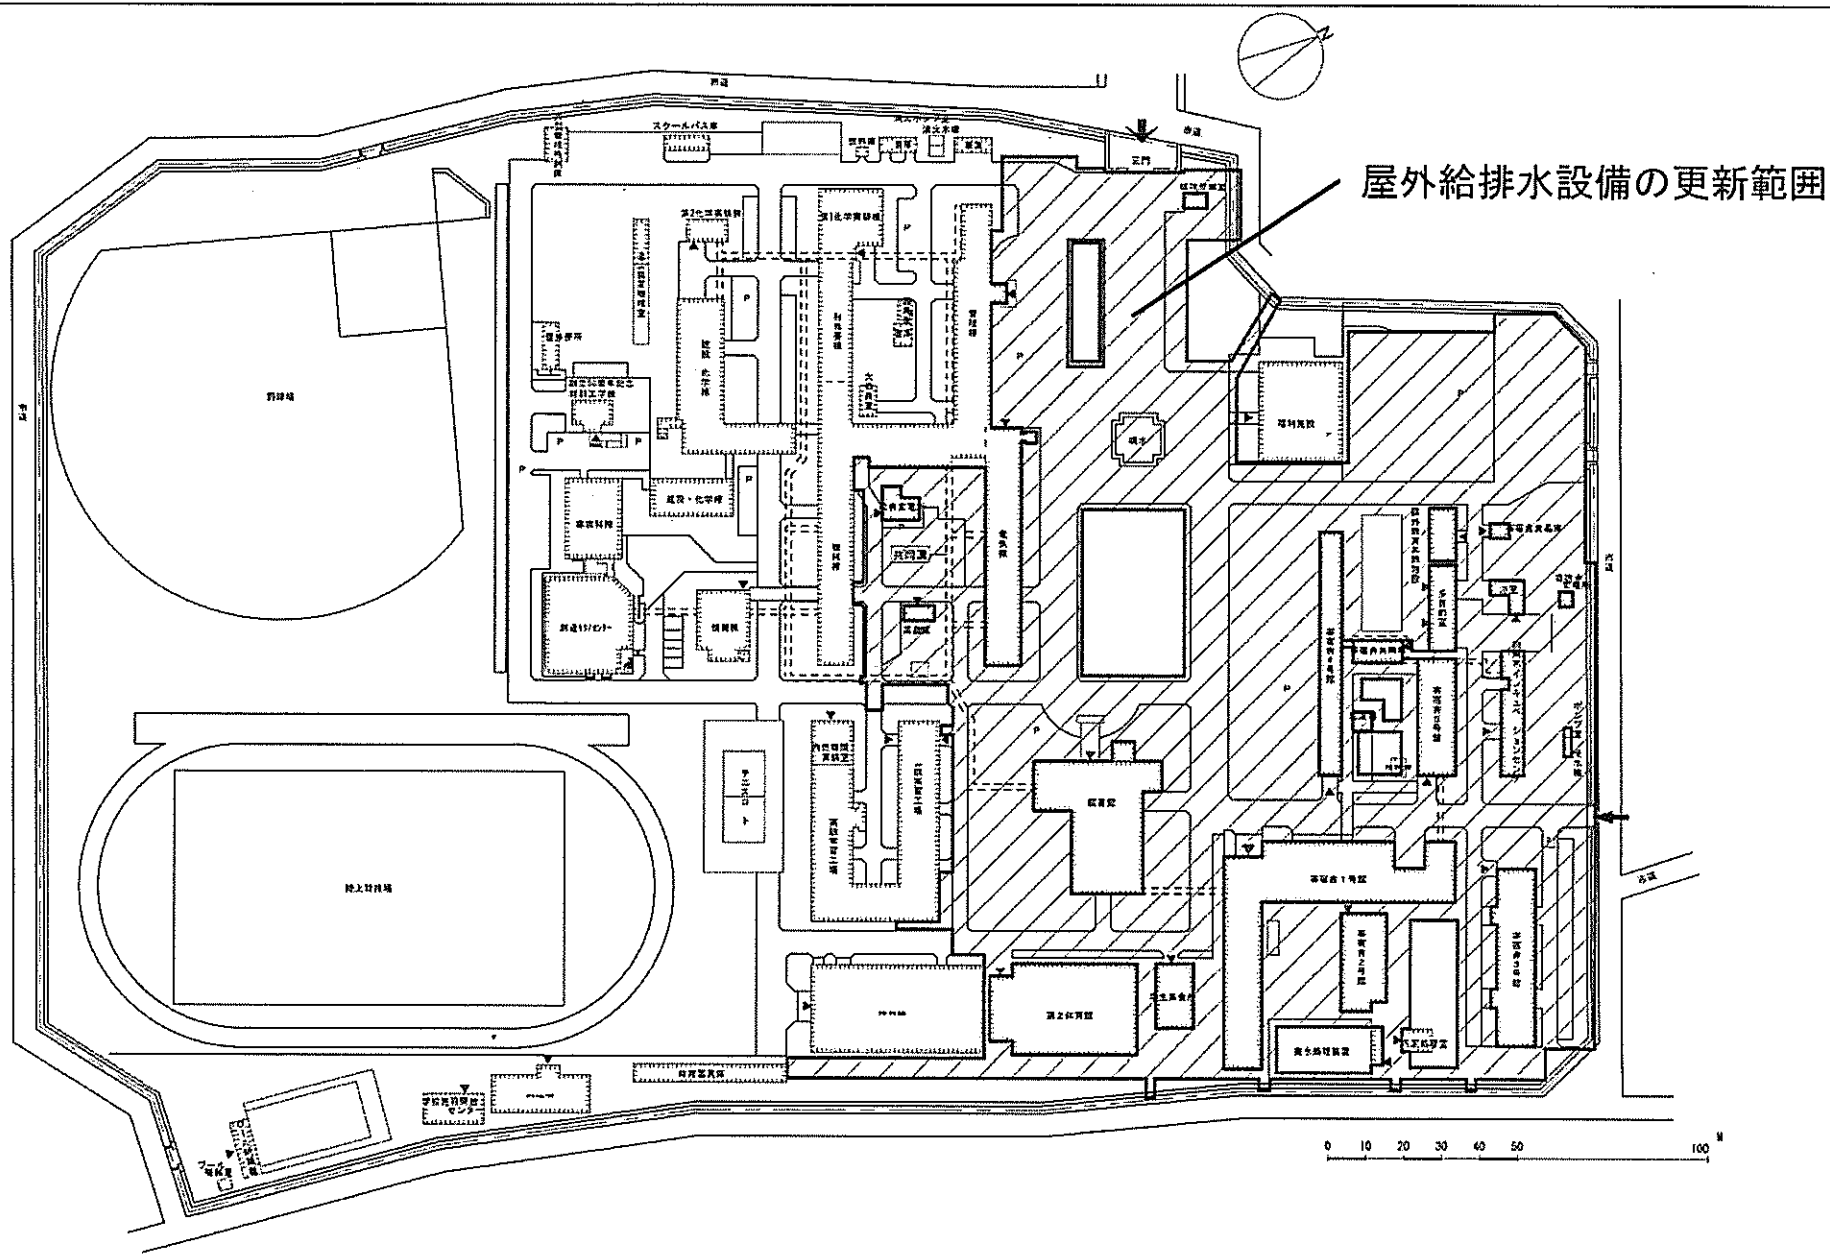

団地名	001 青木	事業名	国立高等専門学校機構(阿南工業高等専門学校) (青木)ライフライン再生(給排水設備)	配置図	1/1760
-----	--------	-----	---	-----	--------

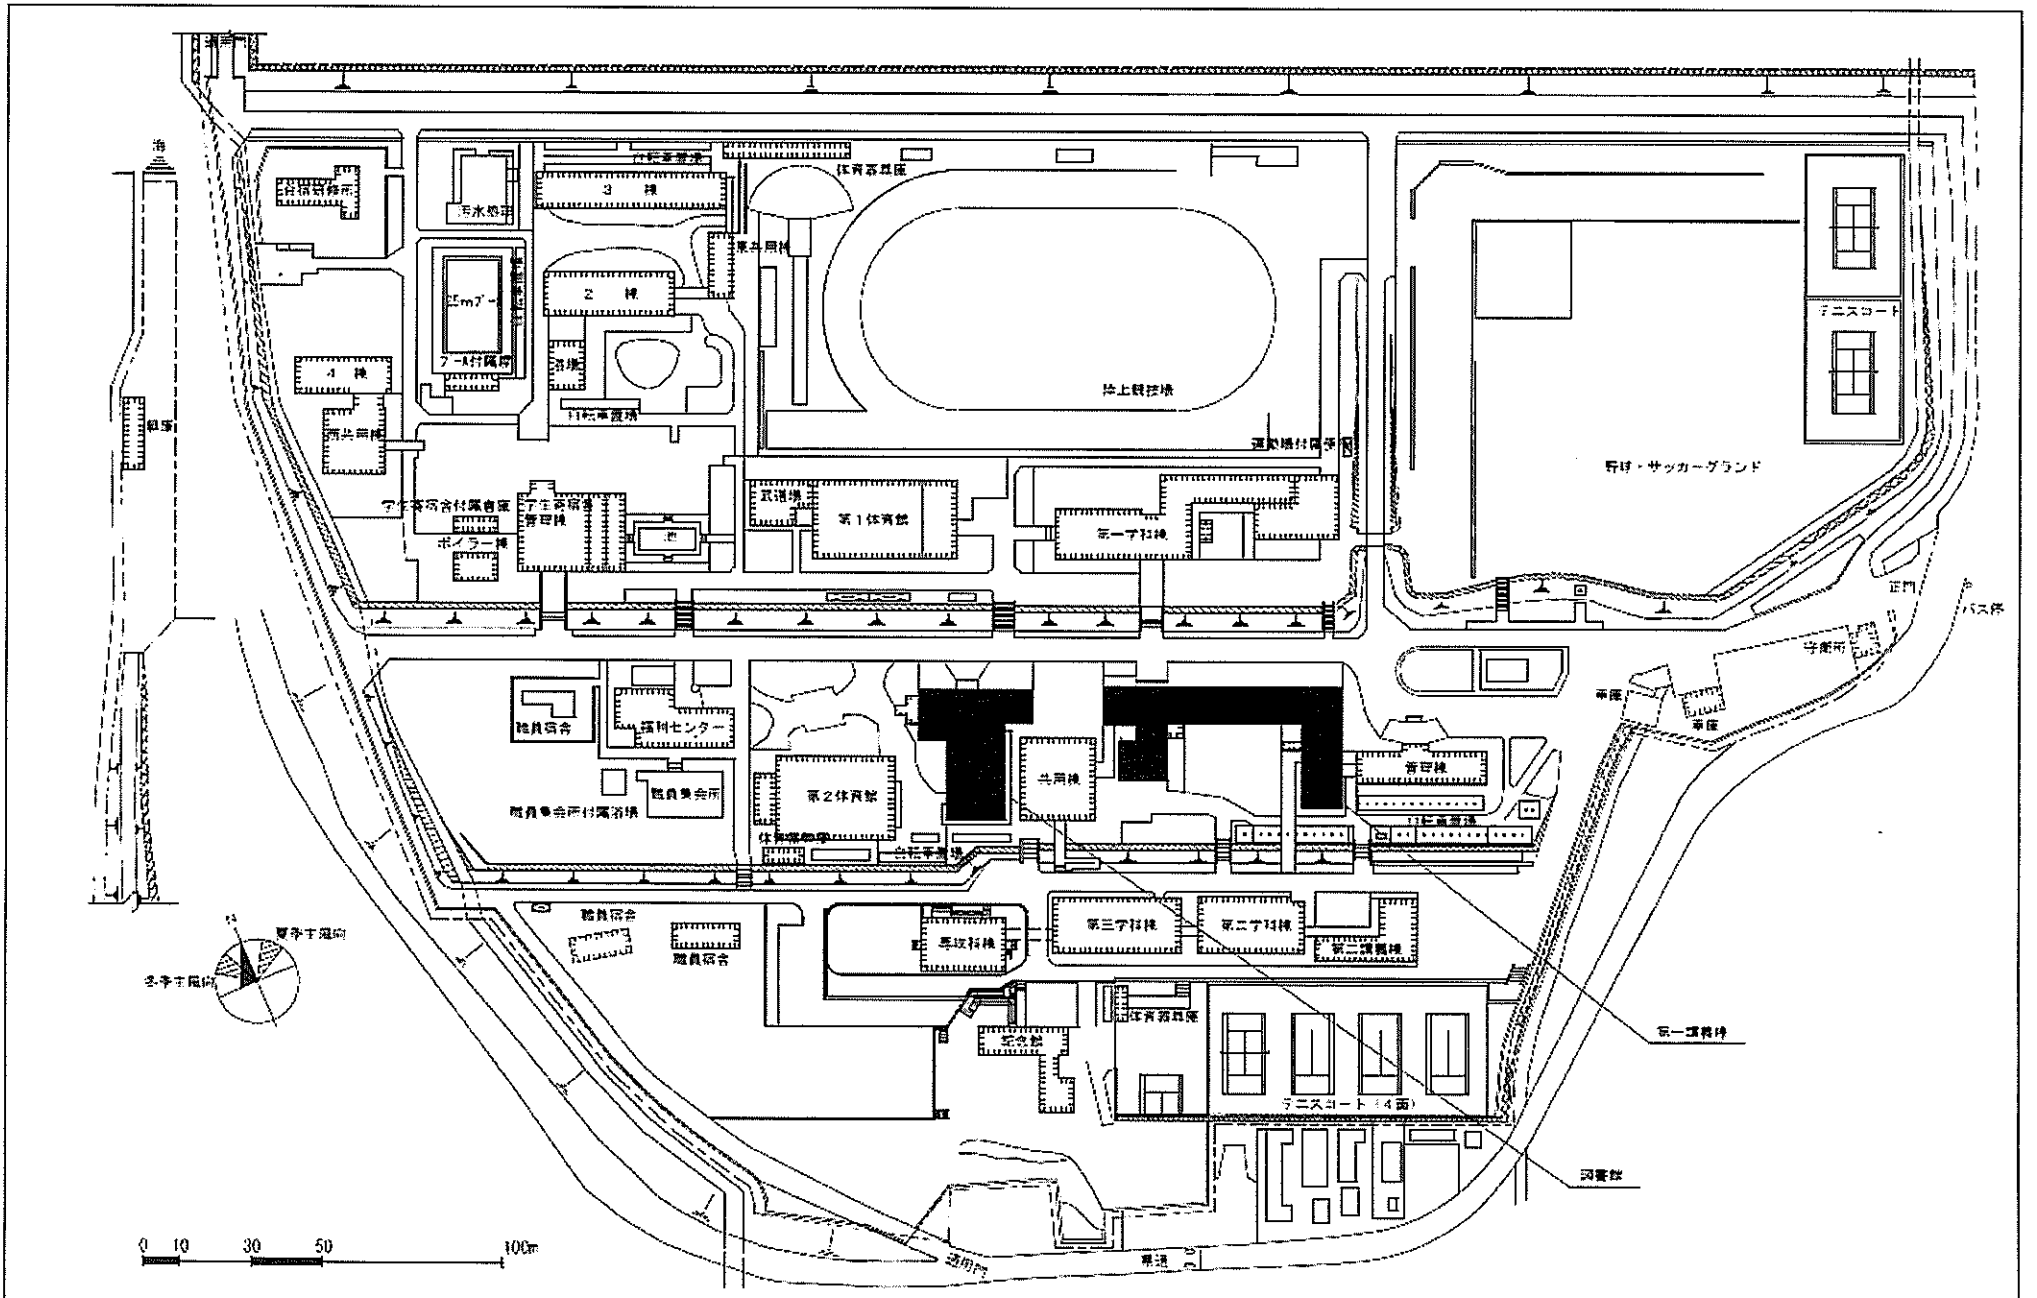


団地名	004 香田	事業名	国立高等専門学校機構(香川高等専門学校(詫間)) (香田)図書館改修	配置図	1/1500
-----	--------	-----	---------------------------------------	-----	--------

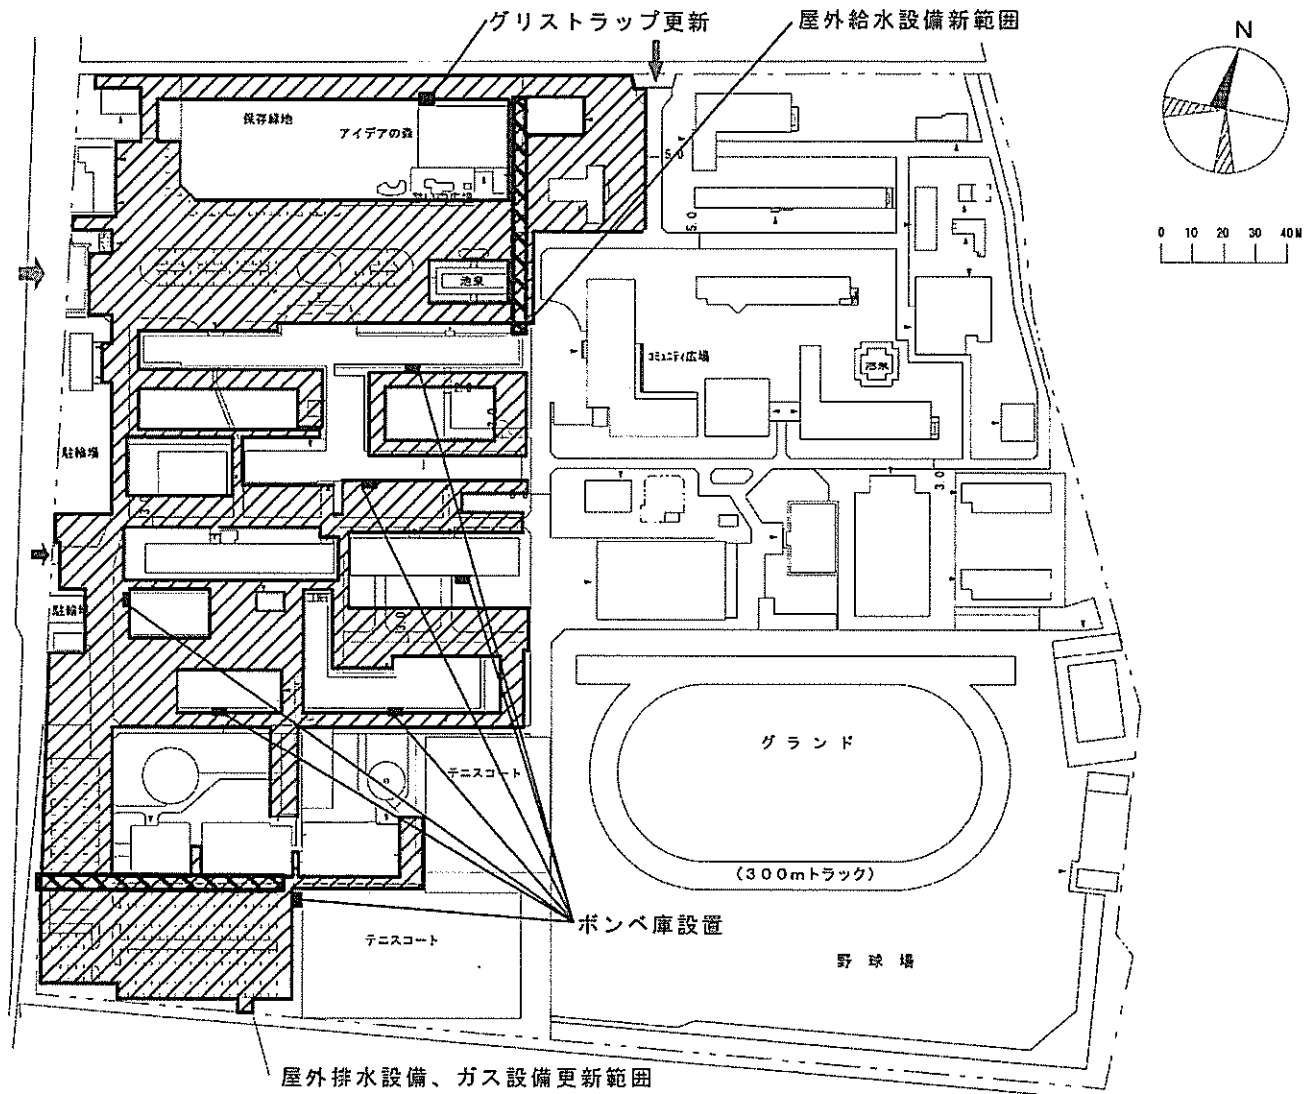


(八雲)ライフライン再生(給排水設備)

団地名	001 八雲	事業名	国立高等専門学校機構(新居浜工業高等専門学校) (八雲)ライフライン再生 I (給排水設備)	配置図	1/1800
-----	--------	-----	---	-----	--------

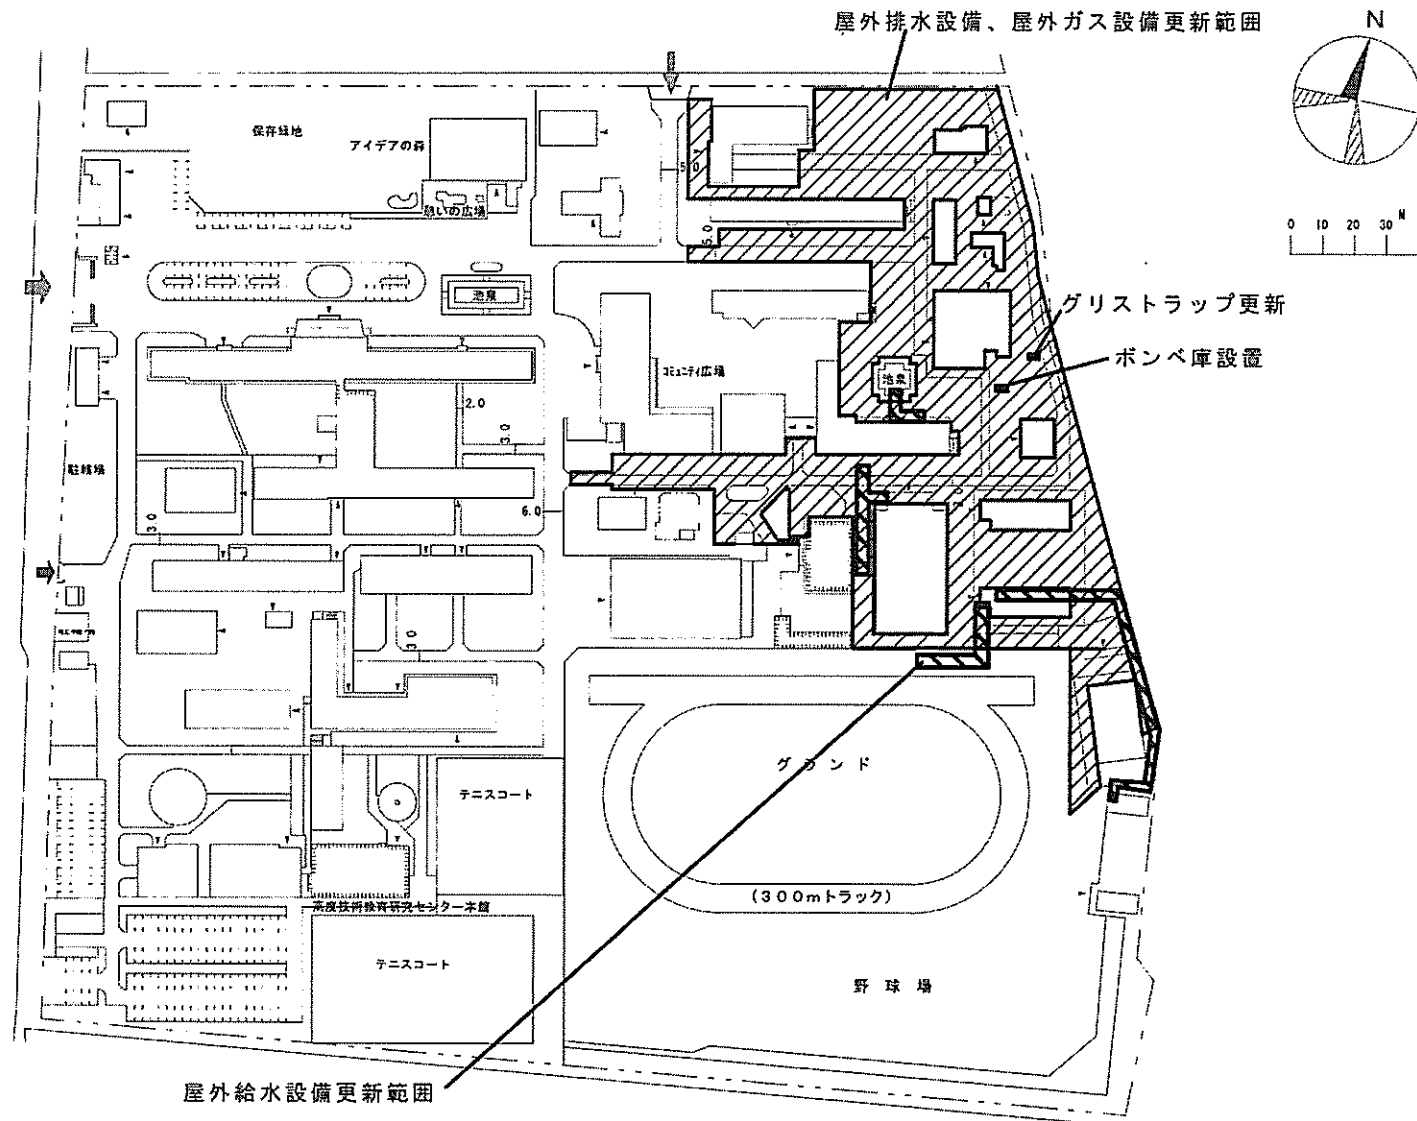


(八雲)ライフライン再生(給排水設備)

団地名	001 八雲	事業名	国立高等専門学校機構(新居浜工業高等専門学校) (八雲)ライフライン再生Ⅱ(給排水設備)	配置図	1/2000
-----	--------	-----	---	-----	--------

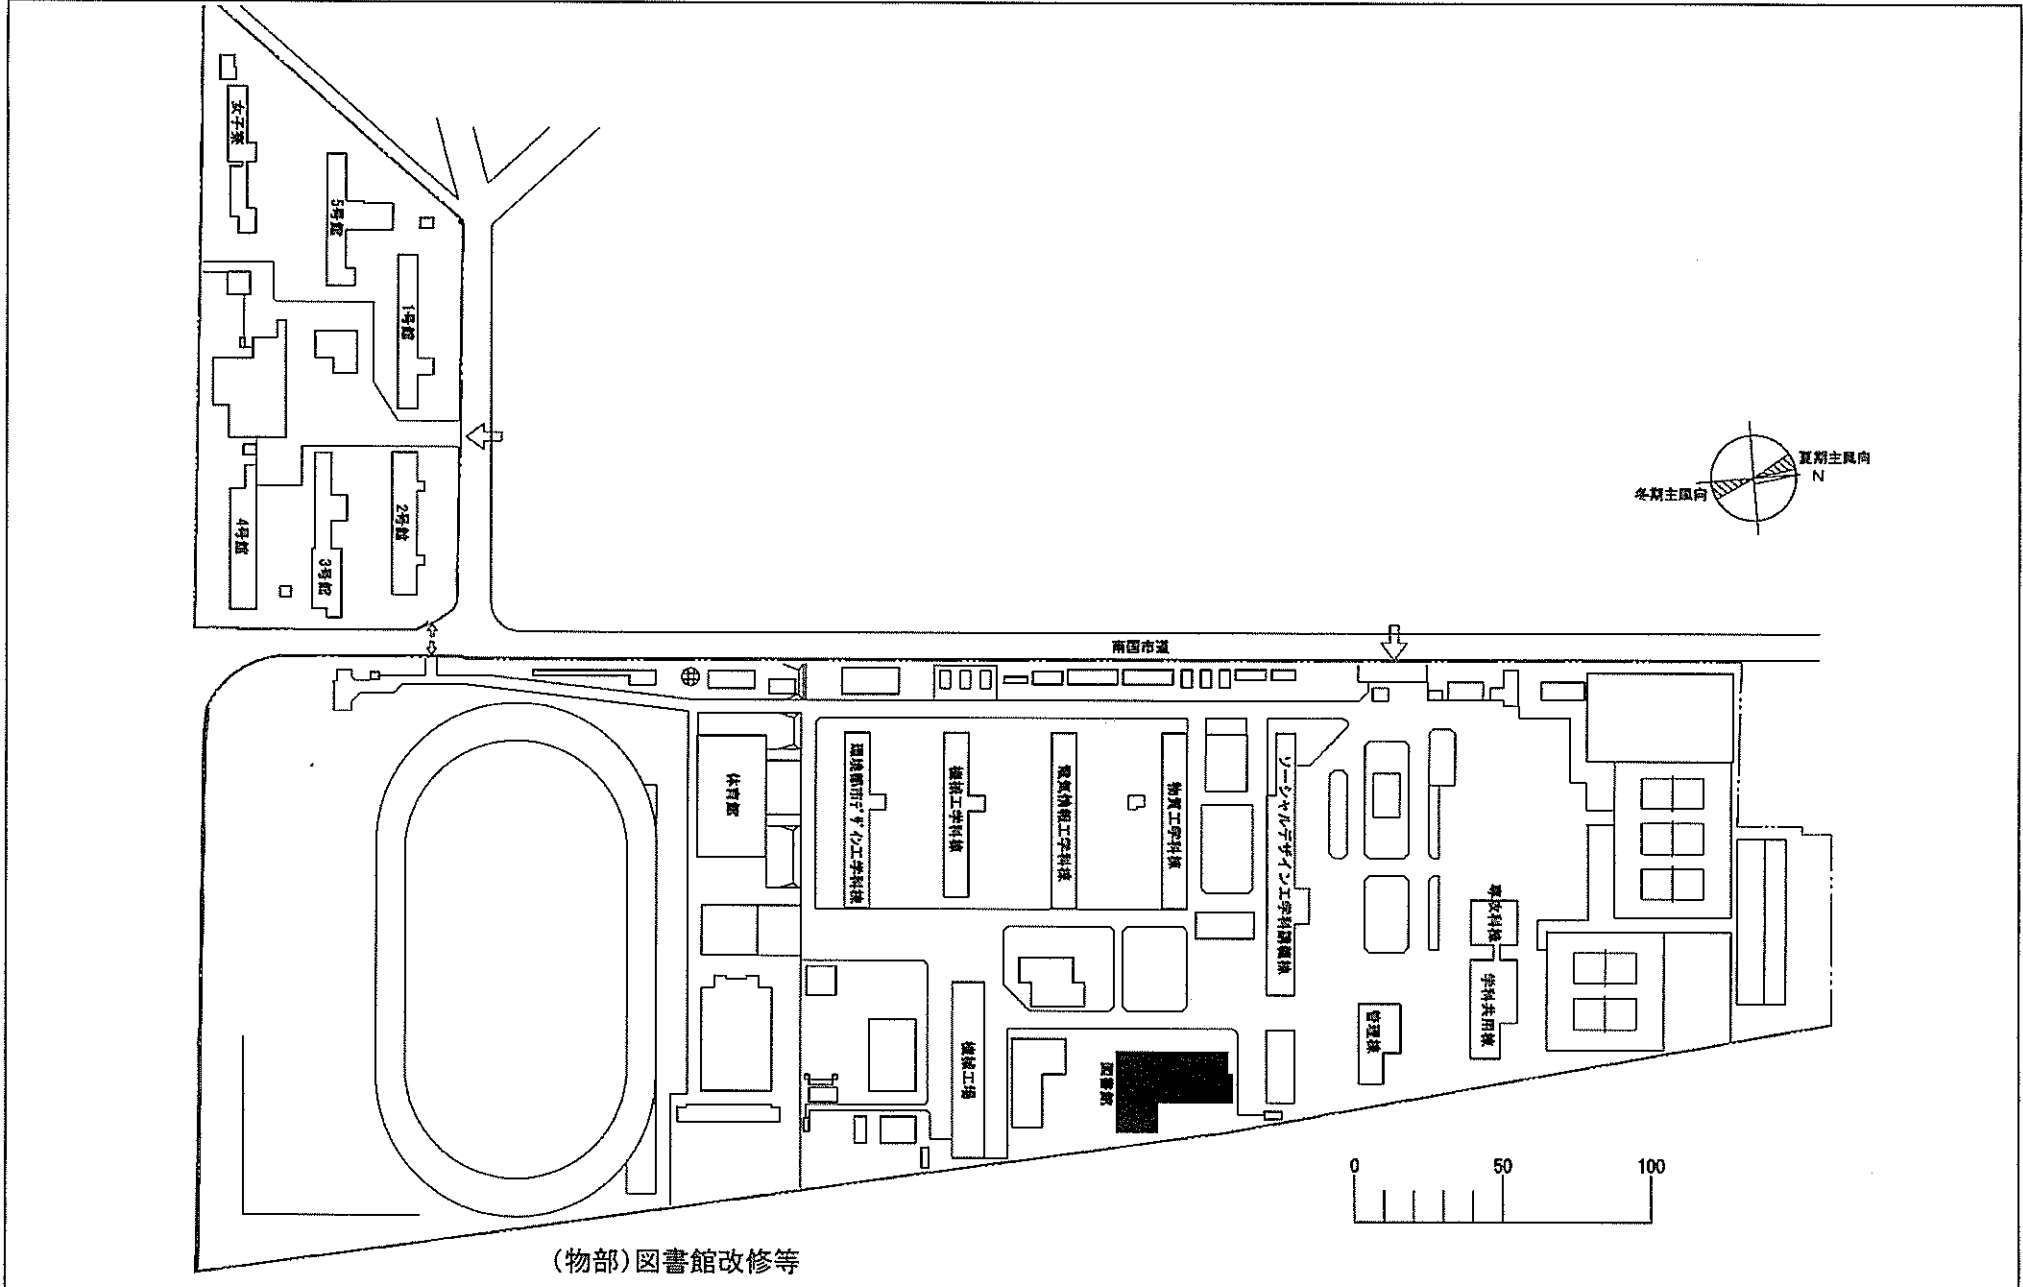


(物部)図書館改修等

団地名	001 物部	事業名	国立高等専門学校機構(高知工業高等専門学校) (物部)図書館改修	配置図	1/2,500
-----	--------	-----	-------------------------------------	-----	---------

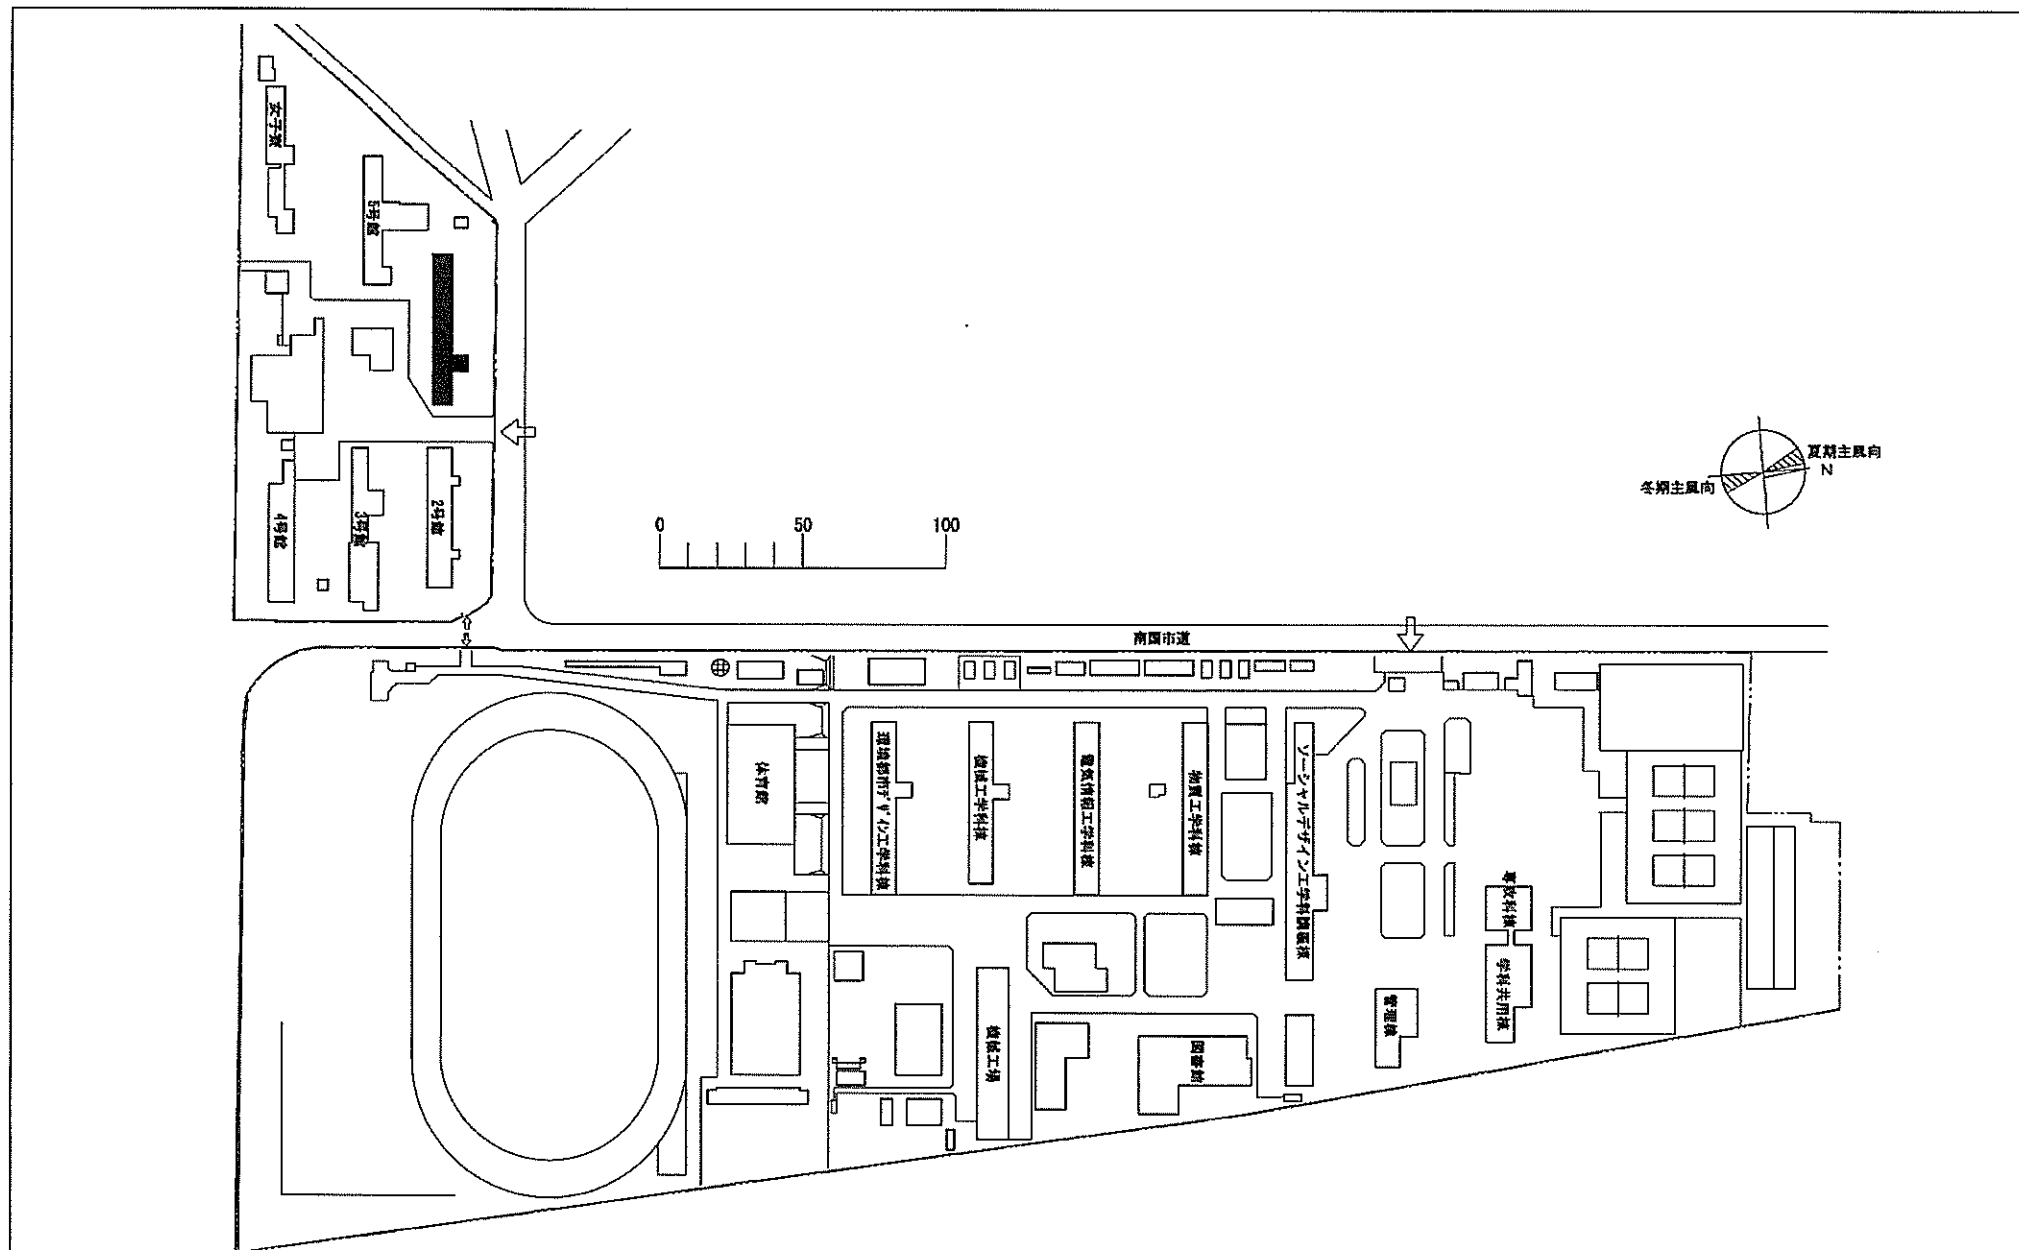



(物部)図書館改修等

団地名	001 物部	事業名	国立高等専門学校機構(高知工業高等専門学校) (物部)寄宿舎改修	配置図	1/2,500
-----	--------	-----	-------------------------------------	-----	---------

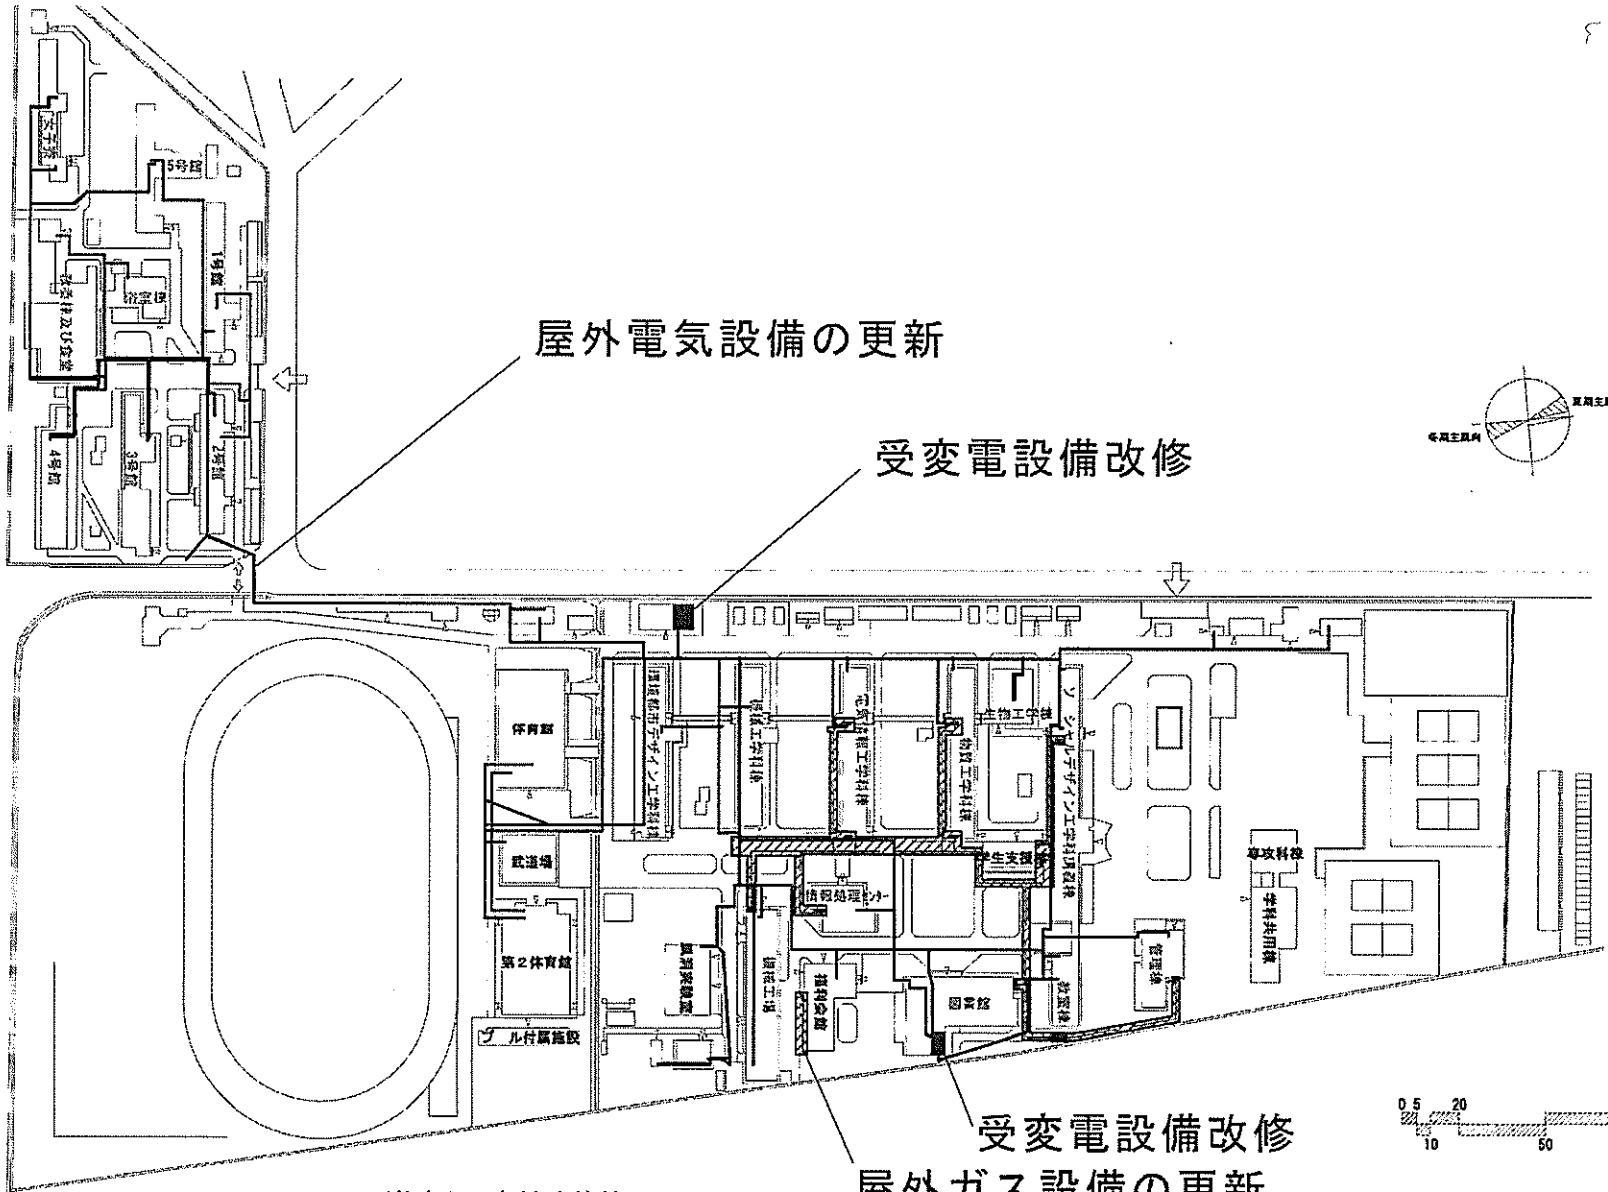


(物部)図書館改修等

団地名	001 物部	事業名	国立高等専門学校機構(高知工業高等専門学校) (物部)ライフライン再生(電気設備)	配置図	1/2,500
-----	--------	-----	--	-----	---------

 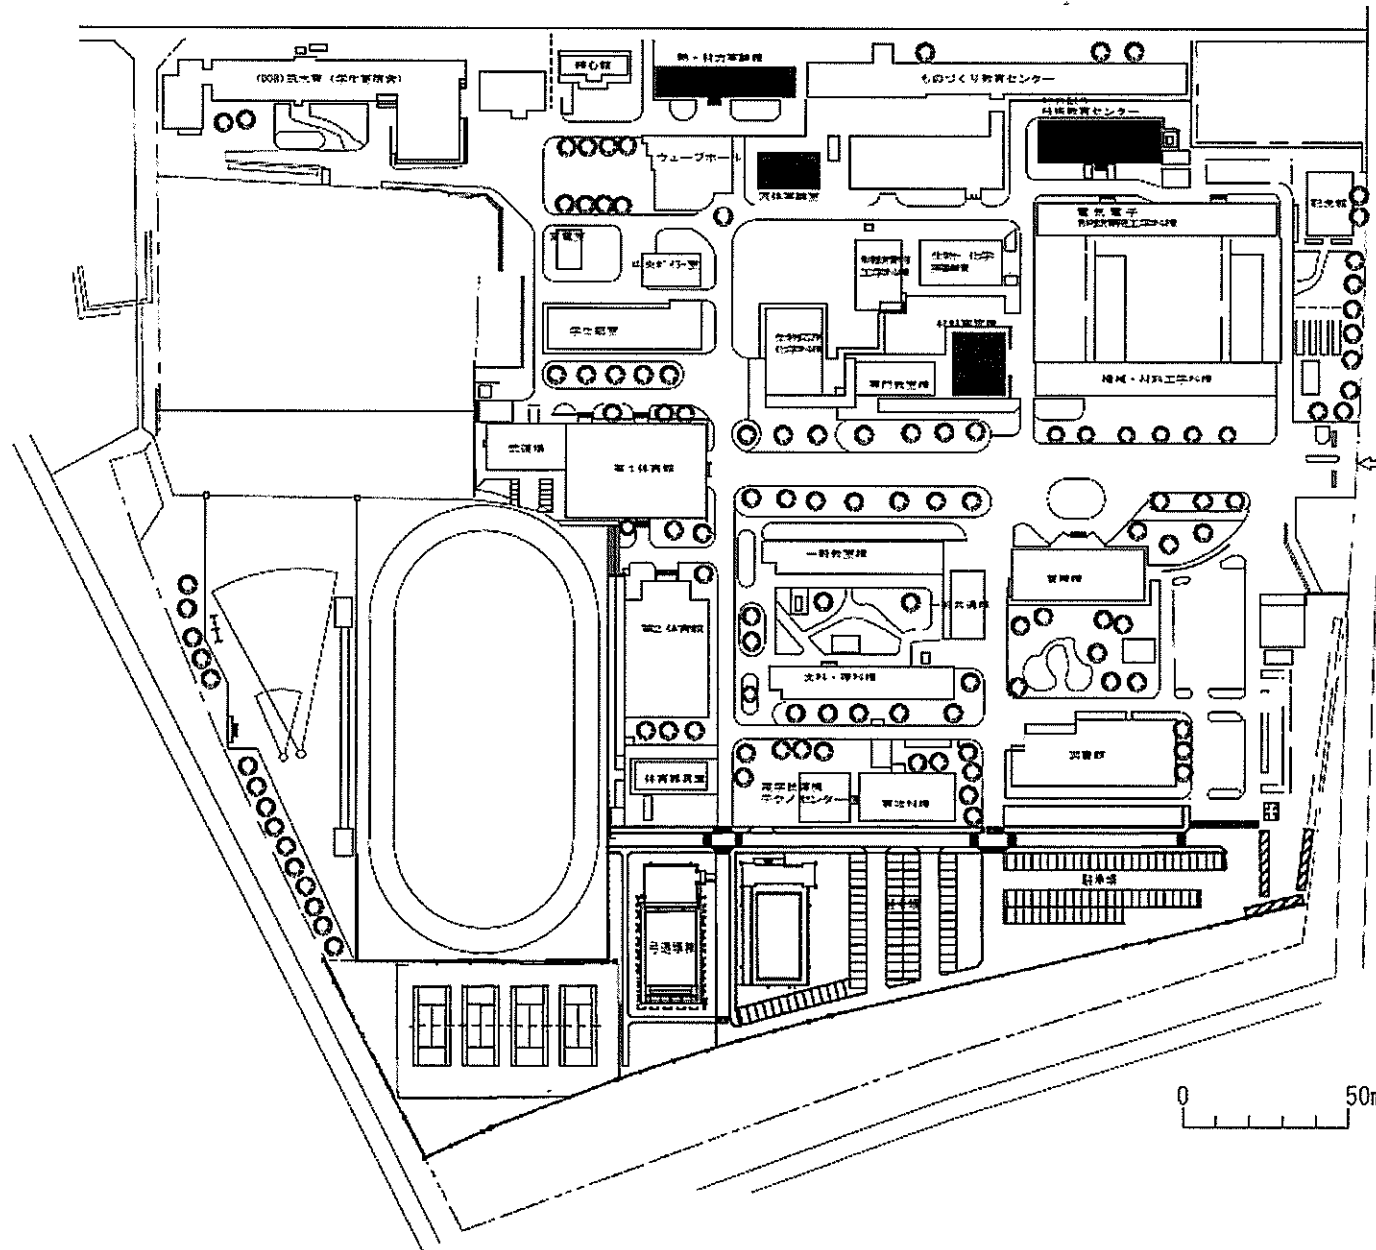


団地名	001 小森野	事業名	国立高等専門学校機構(久留米工業高等専門学校) (小森野)校舎改修(ものづくり教育センター)	配置図	1/2000
-----	---------	-----	---	-----	--------

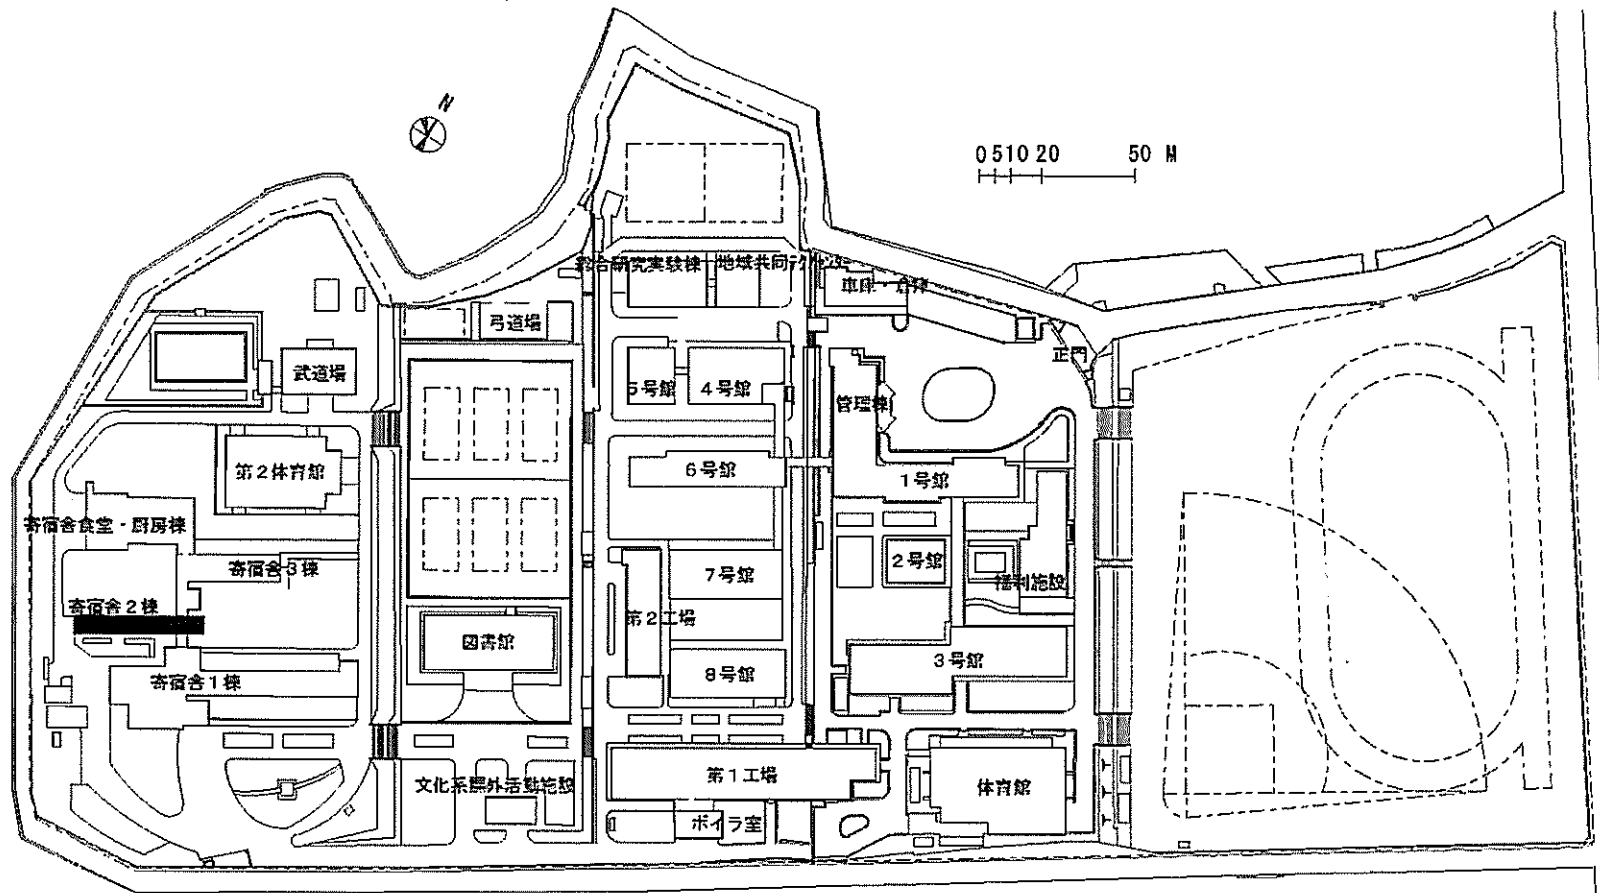


(志井)寄宿舎改修等

団地名	001 志井	事業名	国立高等専門学校機構(北九州工業高等専門学校) (志井)寄宿舎改修	配置図	1/2,500
-----	--------	-----	--------------------------------------	-----	---------

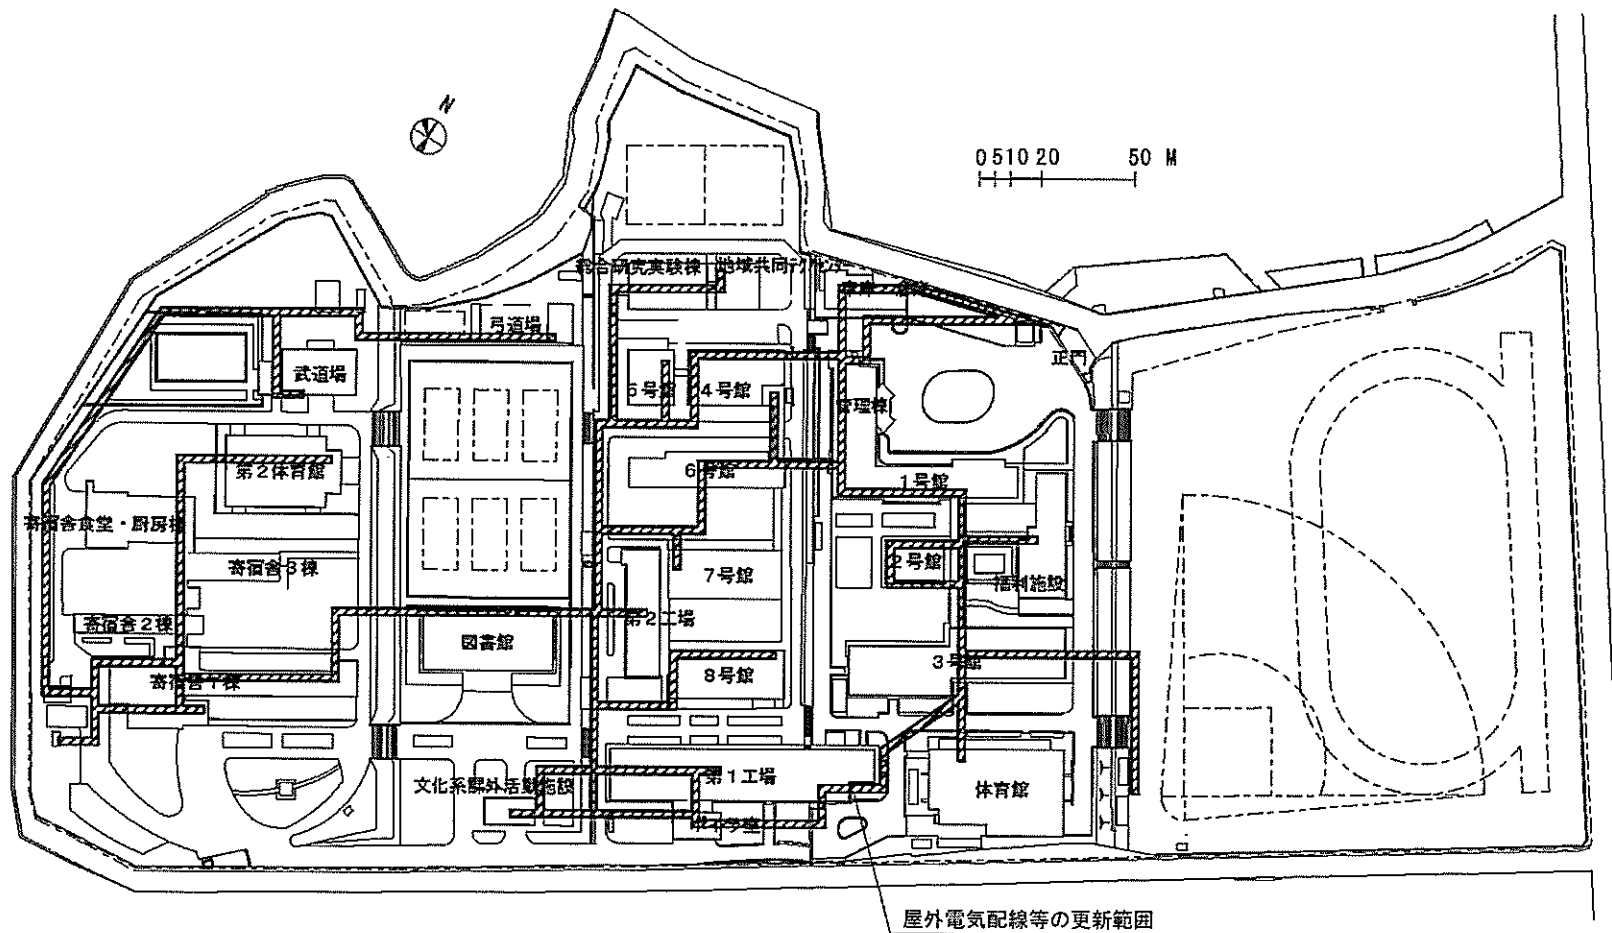


(志井)寄宿舍改修等


団地名	001 志井	事業名	国立高等専門学校機構(北九州工業高等専門学校) (志井)ライフライン再生(電気設備)	配置図	1/2,500
-----	--------	-----	---	-----	---------

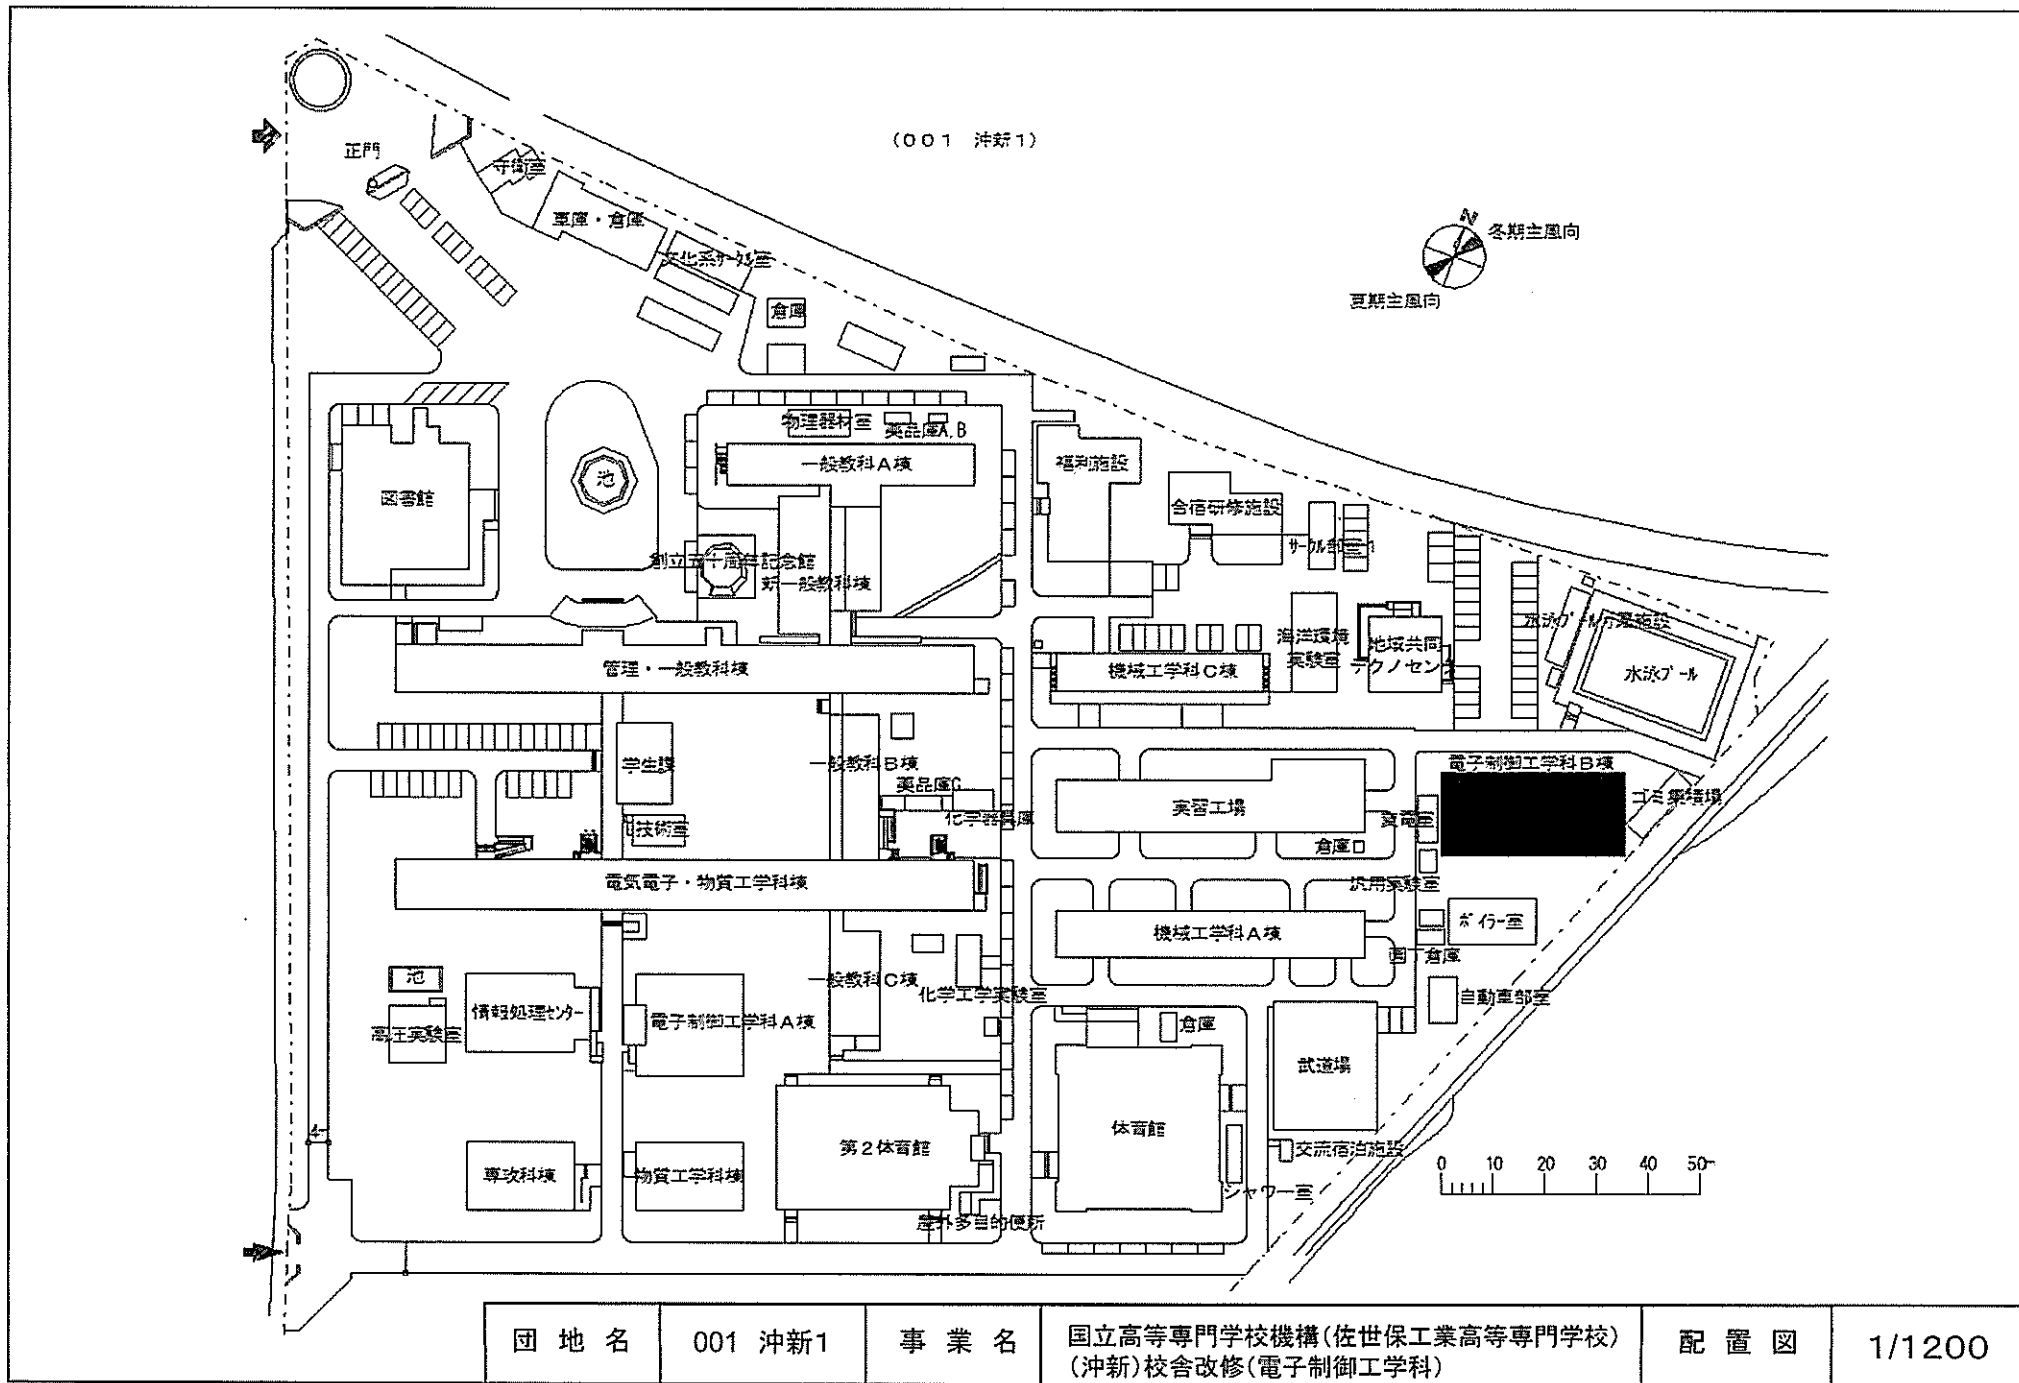


団地名	001 沖新1	事業名	国立高等専門学校機構(佐世保工業高等専門学校) (沖新)校舎改修(電子制御工学科)	配置図	1/1200
-----	---------	-----	--	-----	--------

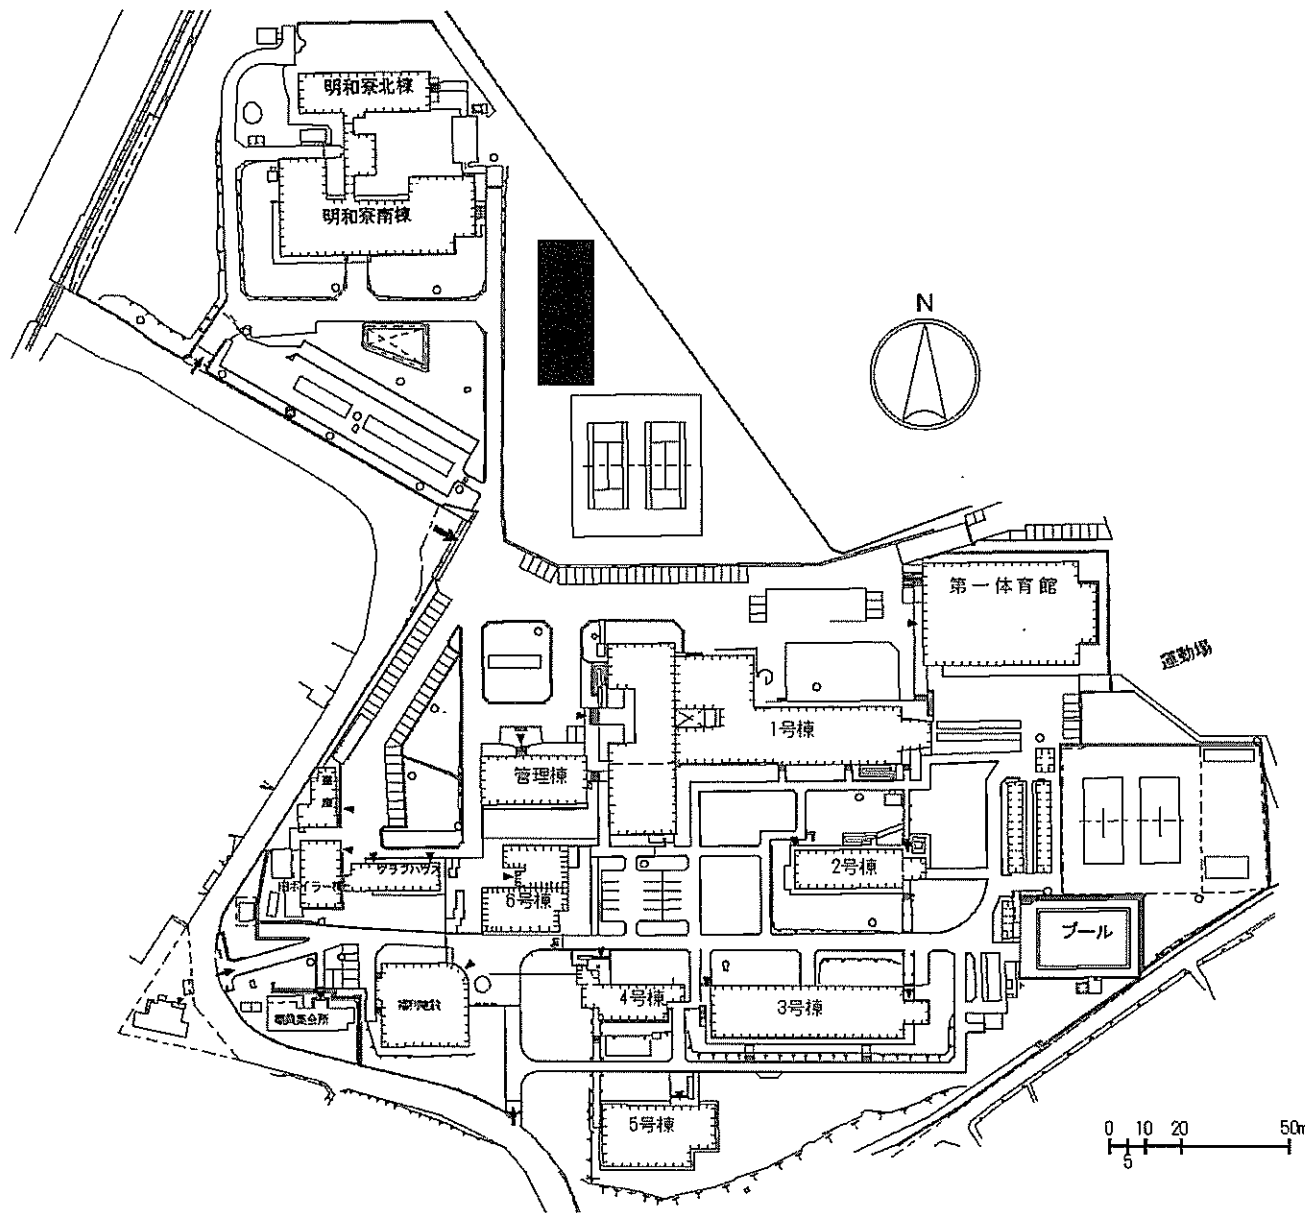


団地名	006 須屋	事業名	国立高等専門学校機構(熊本高等専門学校(熊本)) (須屋)国際寮	配置図	1/2000
-----	--------	-----	-------------------------------------	-----	--------

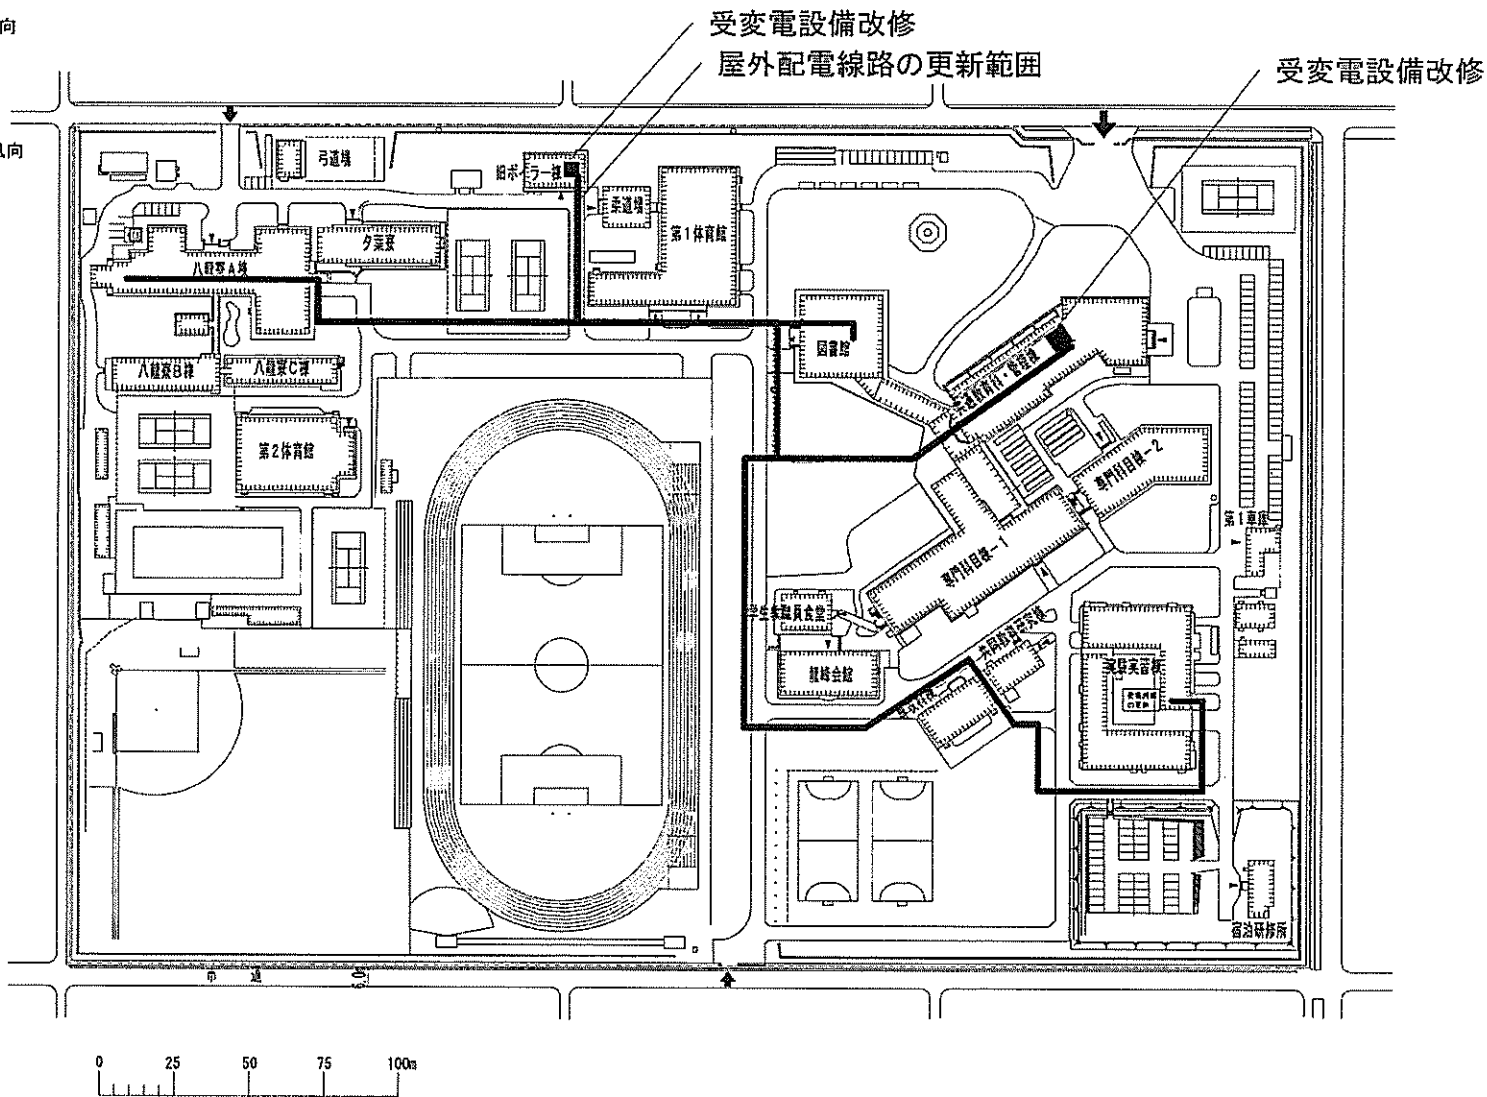


団地名	001 平山新町	事業名	国立高等専門学校機構(熊本高等専門学校(八代)) (平山新町)ライフライン再生(電気設備)	配置図	1/2500
-----	----------	-----	--	-----	--------

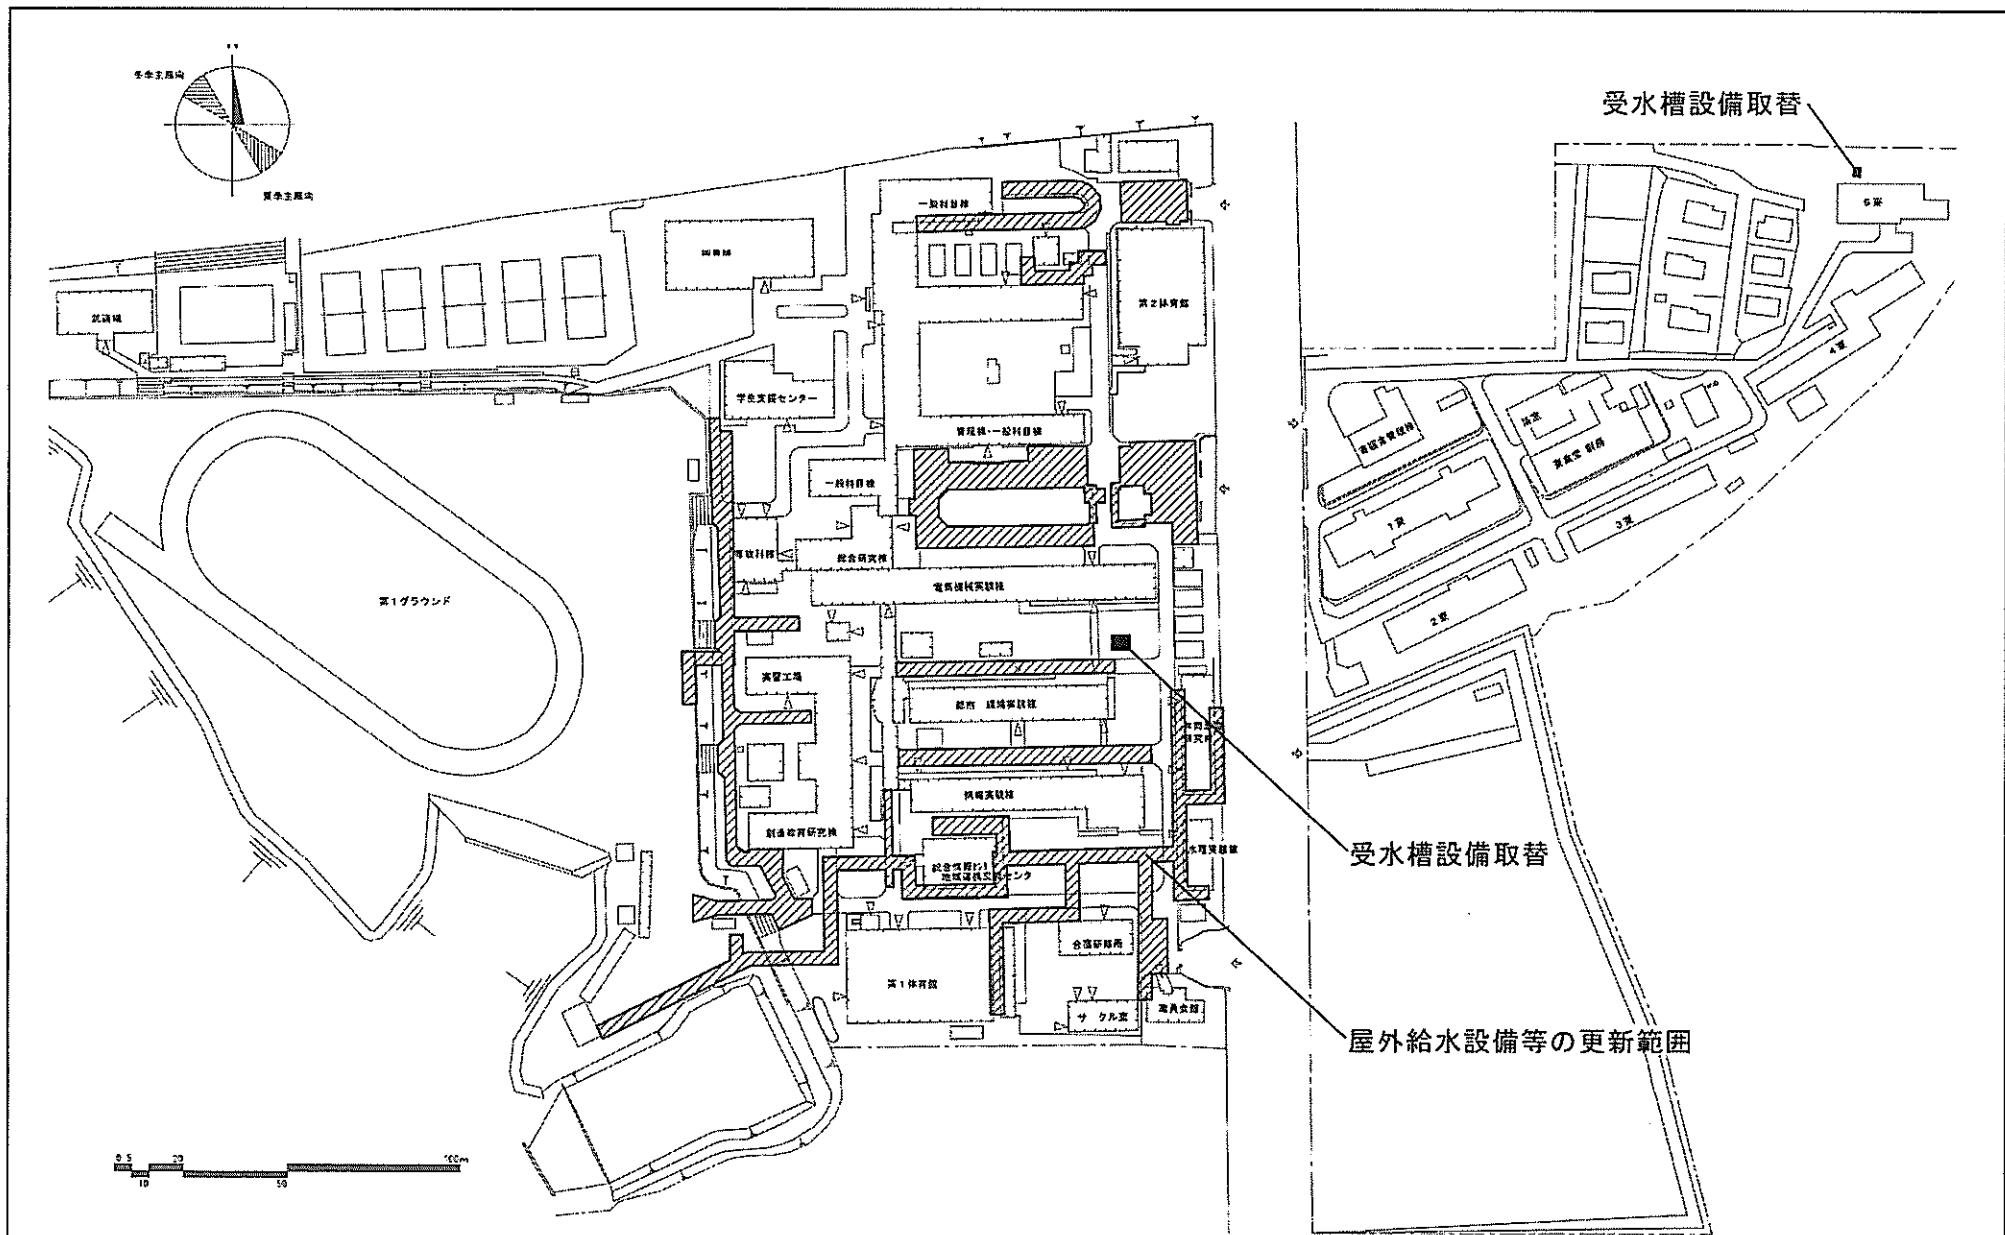

団地名	001 明野	事業名	国立高等専門学校機構(大分工業高等専門学校) (明野)ライフライン再生(給排水設備)	配置図	1/2000
-----	--------	-----	---	-----	--------

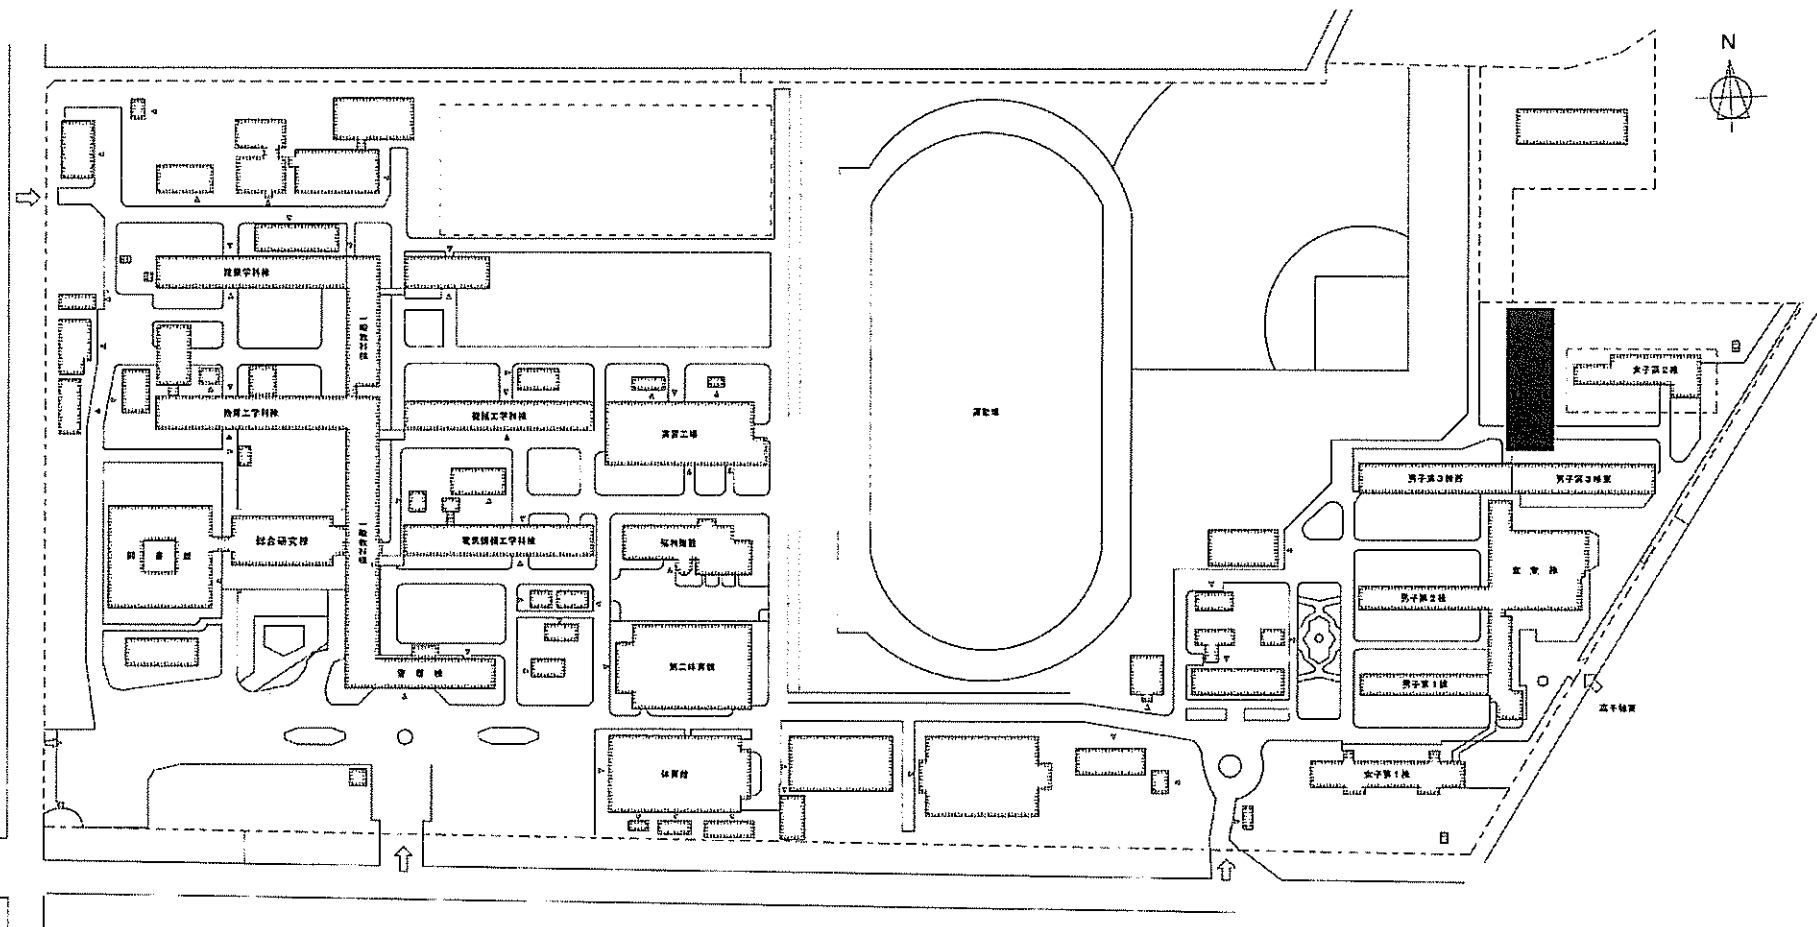

団地名	001 吉尾	事業名	国立高等専門学校機構(都城工業高等専門学校) (吉尾)国際寮	配置図	1/2000
-----	--------	-----	-----------------------------------	-----	--------

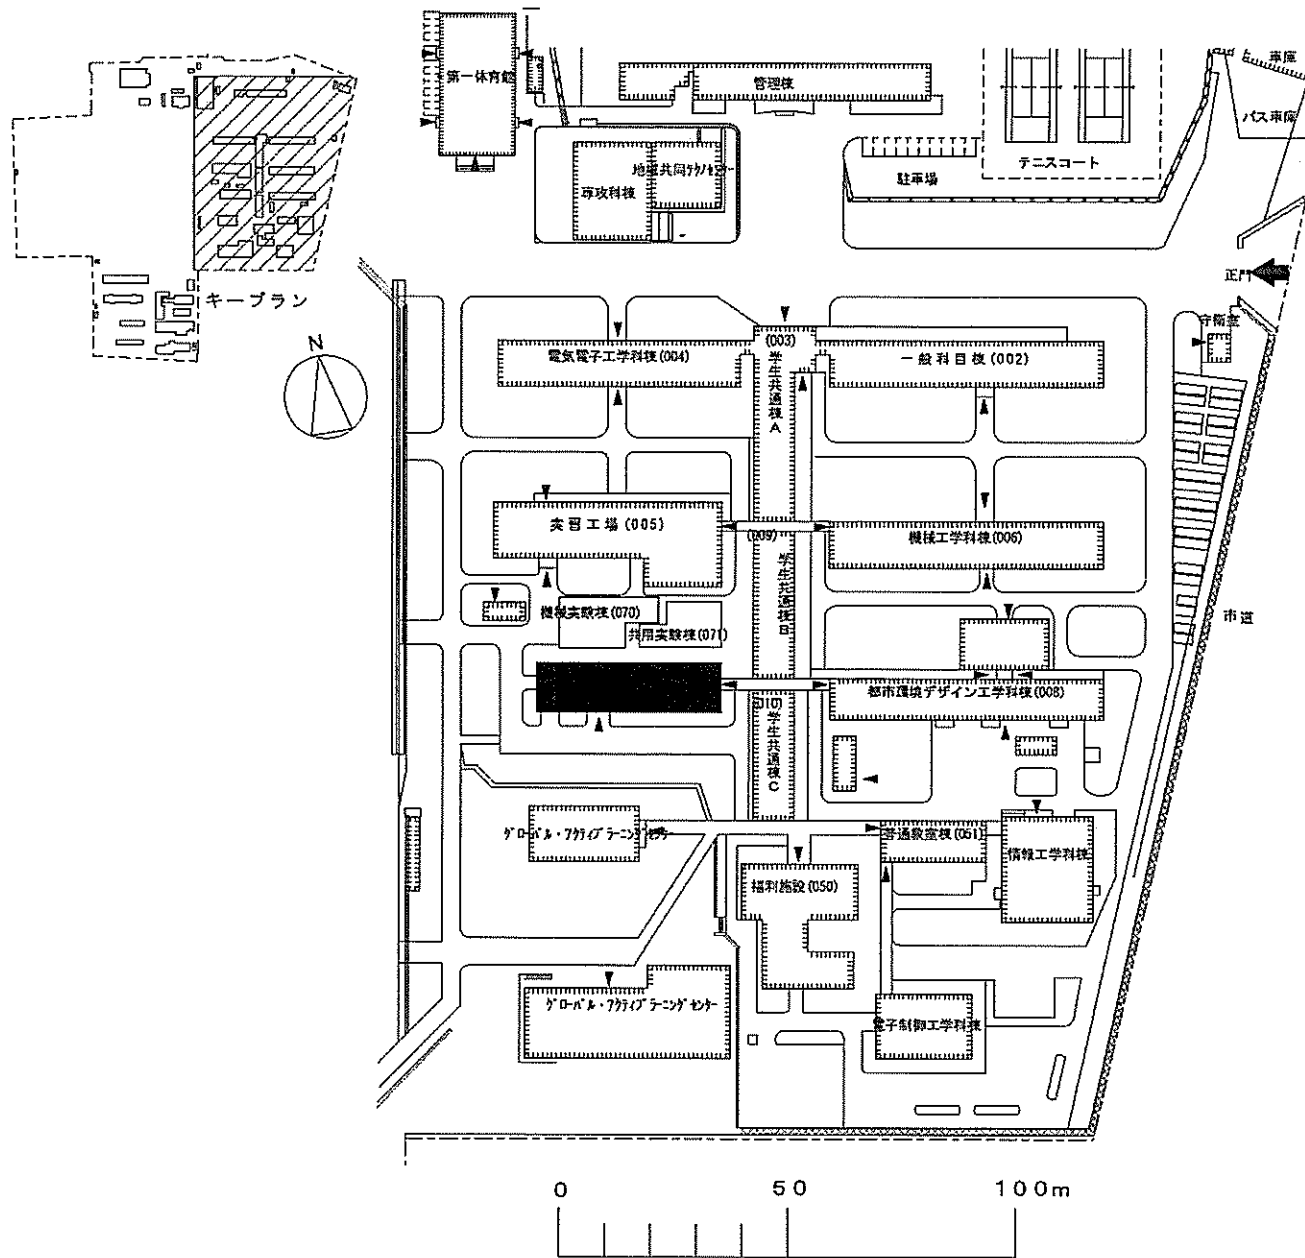

団地名	001 国見	事業名	国立高等専門学校機構(鹿児島工業高等専門学校) (国見)実習棟改修	配置図	1/1500
-----	--------	-----	--------------------------------------	-----	--------