



令和元年度国立大学法人等施設整備実施事業<当初予算（一般会計）>

建 物 配 置 図



※ 縮尺は目安であり、厳密な数値を示すものではありません。

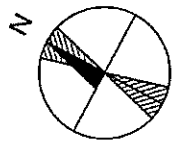

夏季主方向

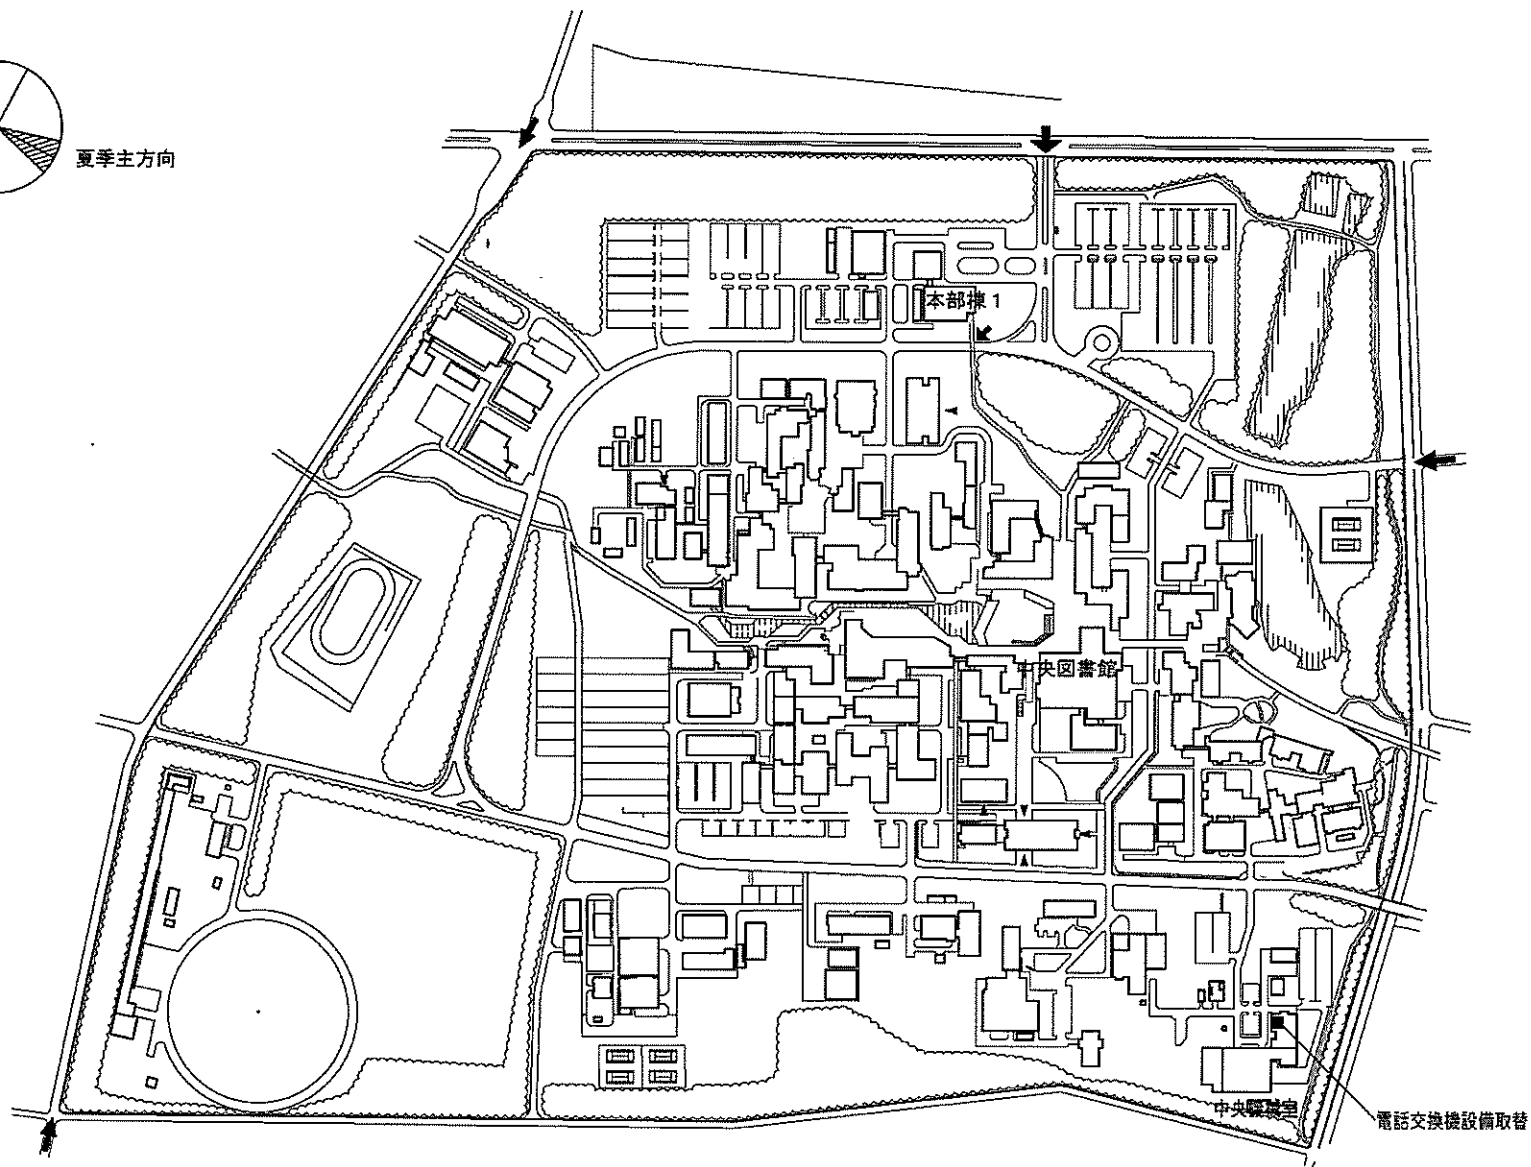


団地名	(002) 中地区	事業名	筑波大学(筑波)ライフライン再生(通信設備)	配置図	1/6,000
-----	-----------	-----	------------------------	-----	---------

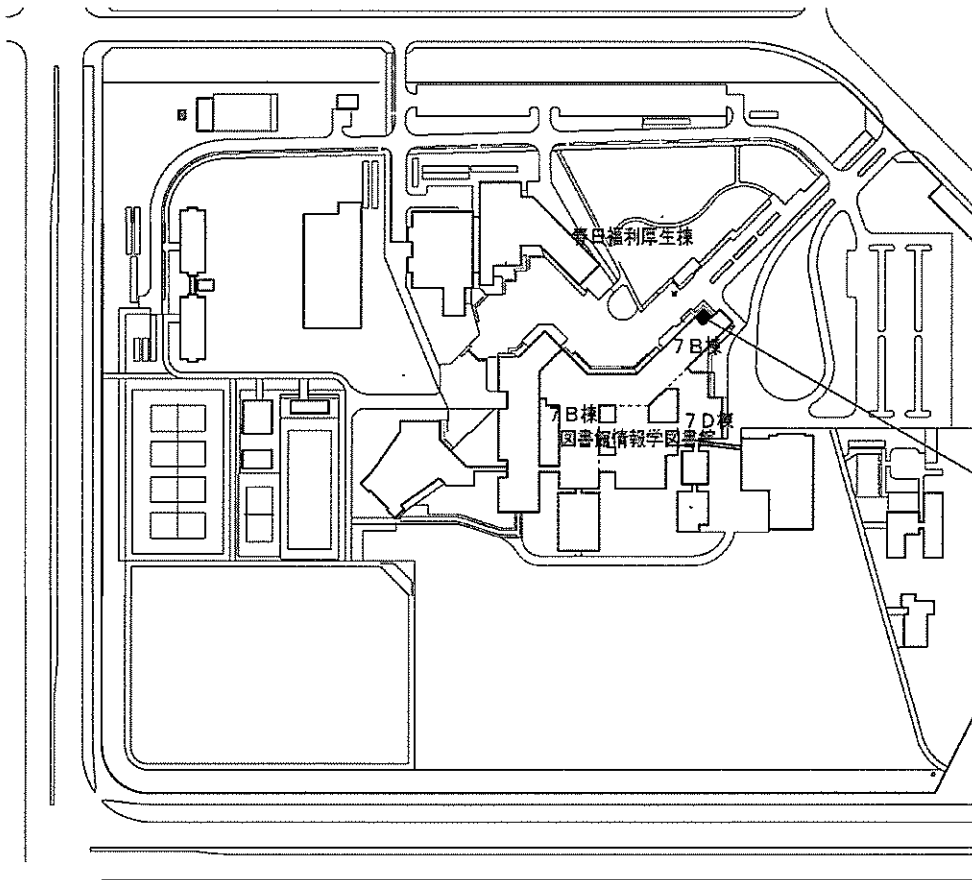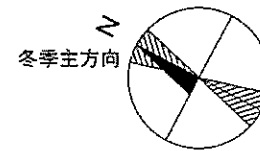


電話交換機設備改修

団地名	(042) 春日地区	事業名	筑波大学(筑波)ライフライン再生(通信設備)	配置図	1/6,000
-----	------------	-----	------------------------	-----	---------

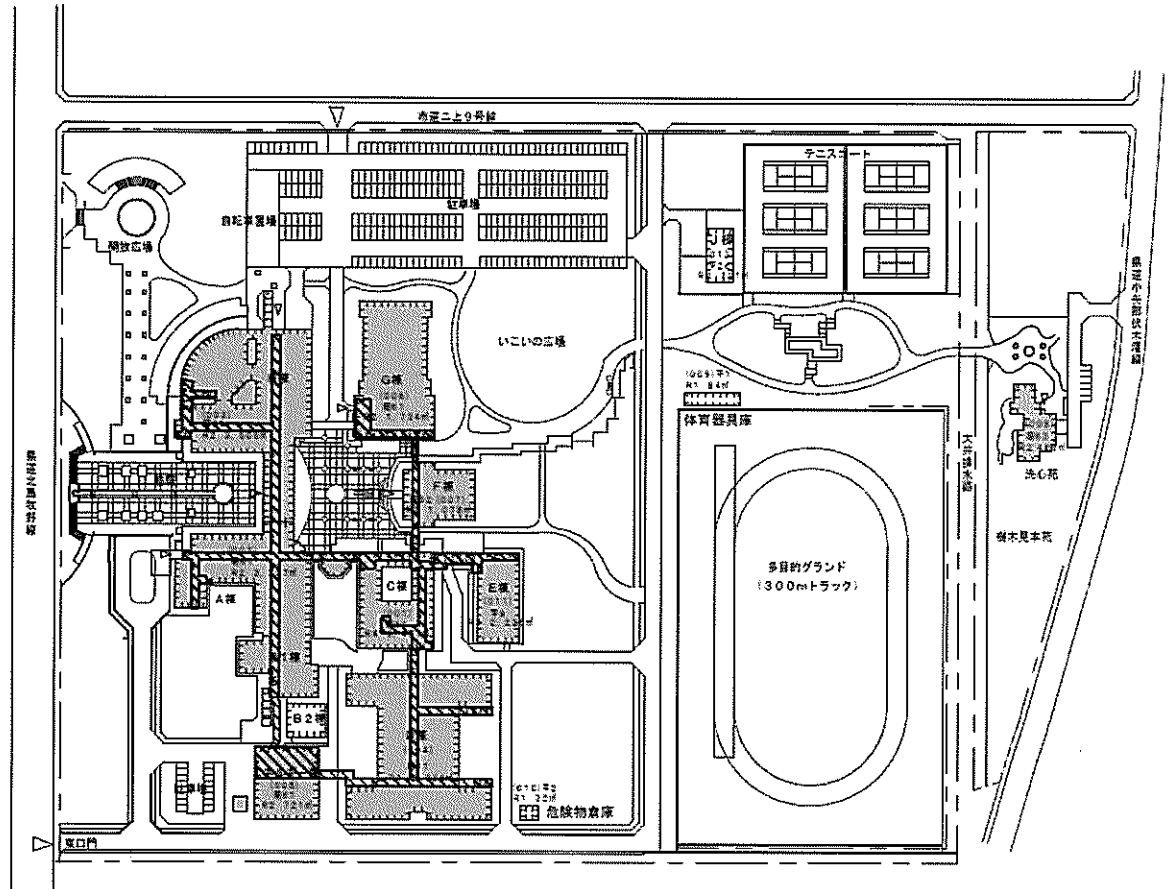


凡例	備考
	空調設備等整備 温水ボイラー・地下油タンク等撤去 温水配管等撤去
	温水配管等撤去 (共同溝)


団地名	003 高岡	事業名	富山大学(高岡)ライフライン再生(空調設備)	配置図	1/3,000
-----	--------	-----	------------------------	-----	---------

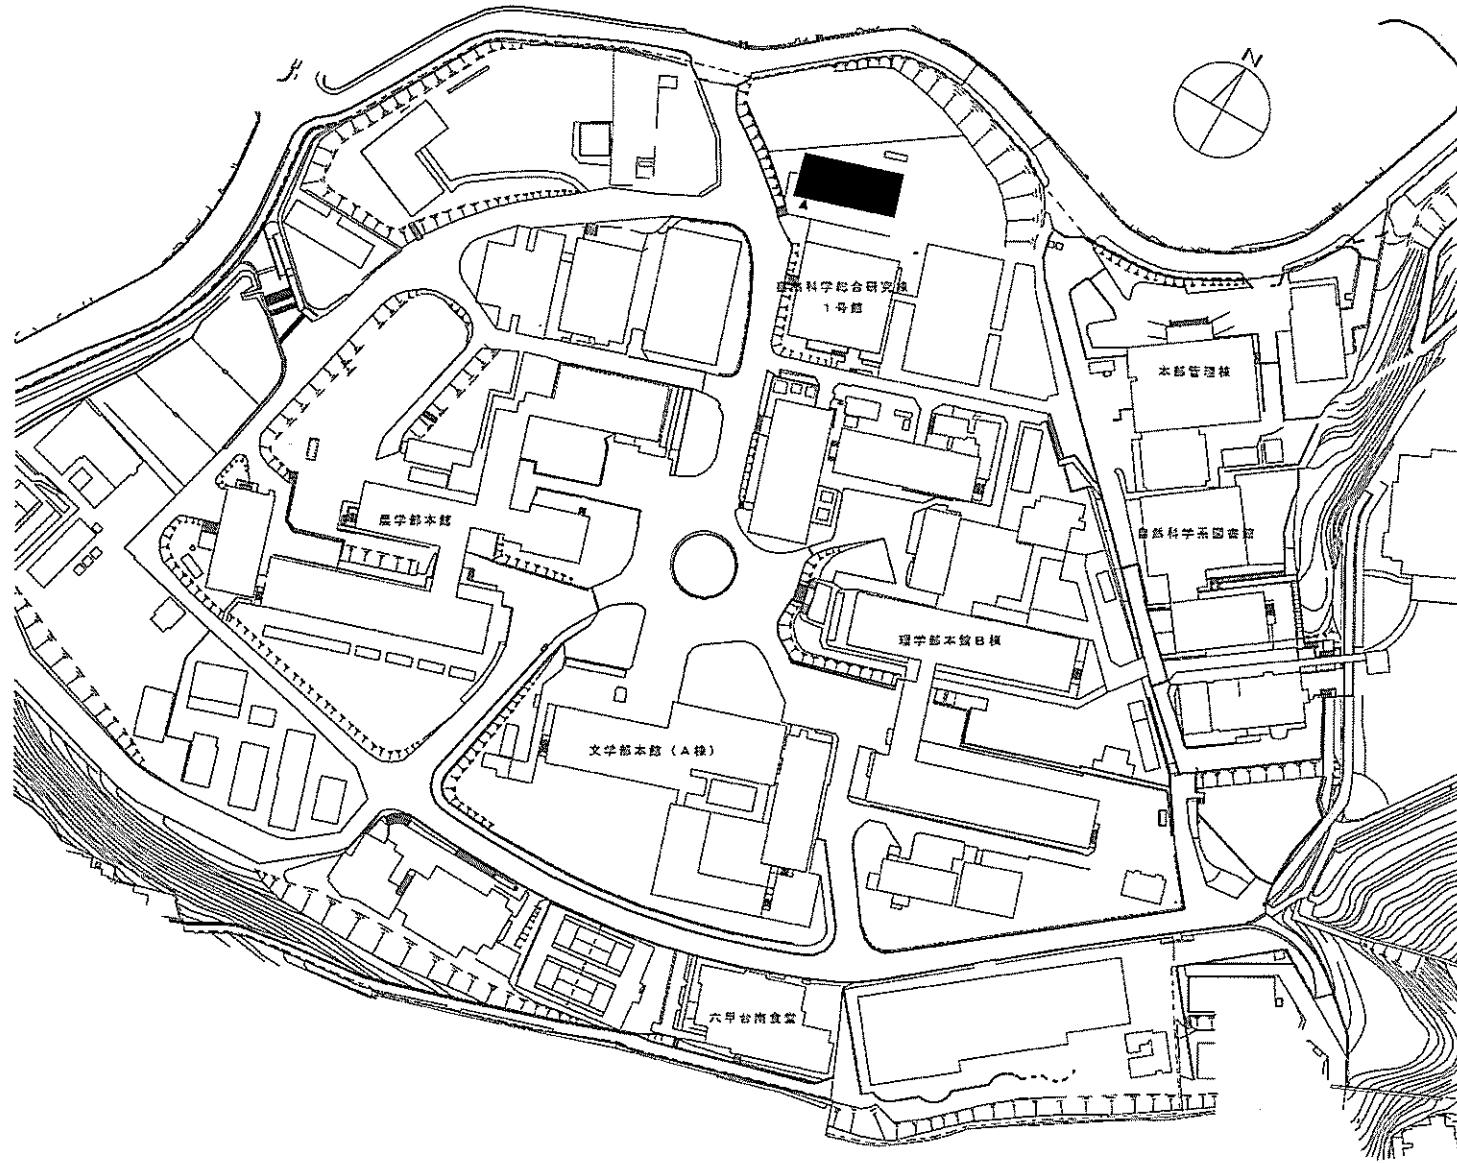


団地名	002 六甲台2	事業名	神戸大学(六甲台)実験研究棟改修(理工系)	配置図	1/2,000
-----	----------	-----	-----------------------	-----	---------

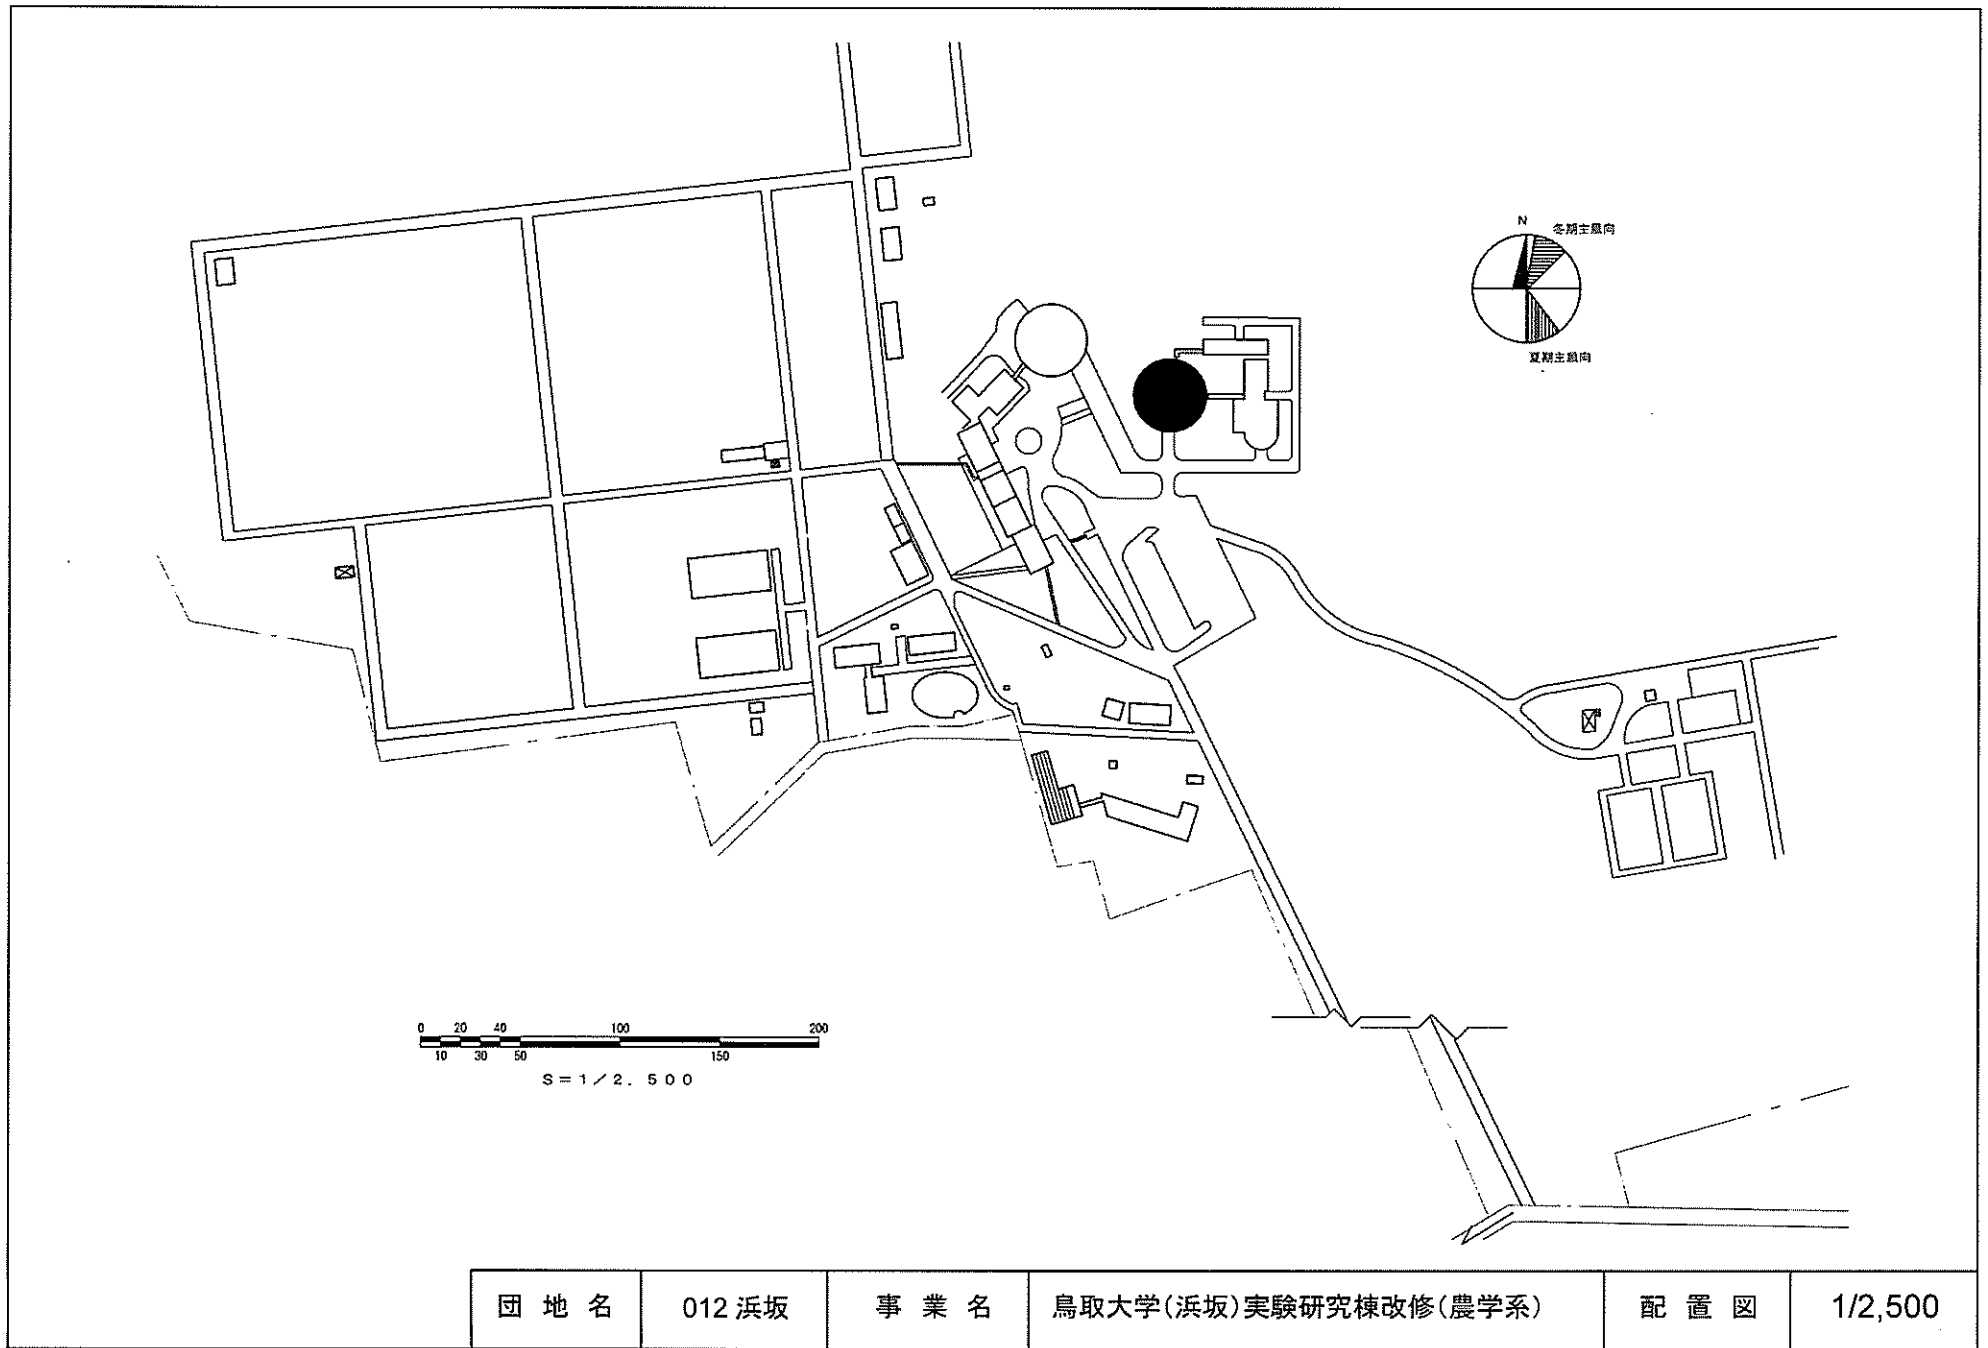


団地名	012 浜坂	事業名	鳥取大学(浜坂)実験研究棟改修(農学系)	配置図	1/2,500
-----	--------	-----	----------------------	-----	---------

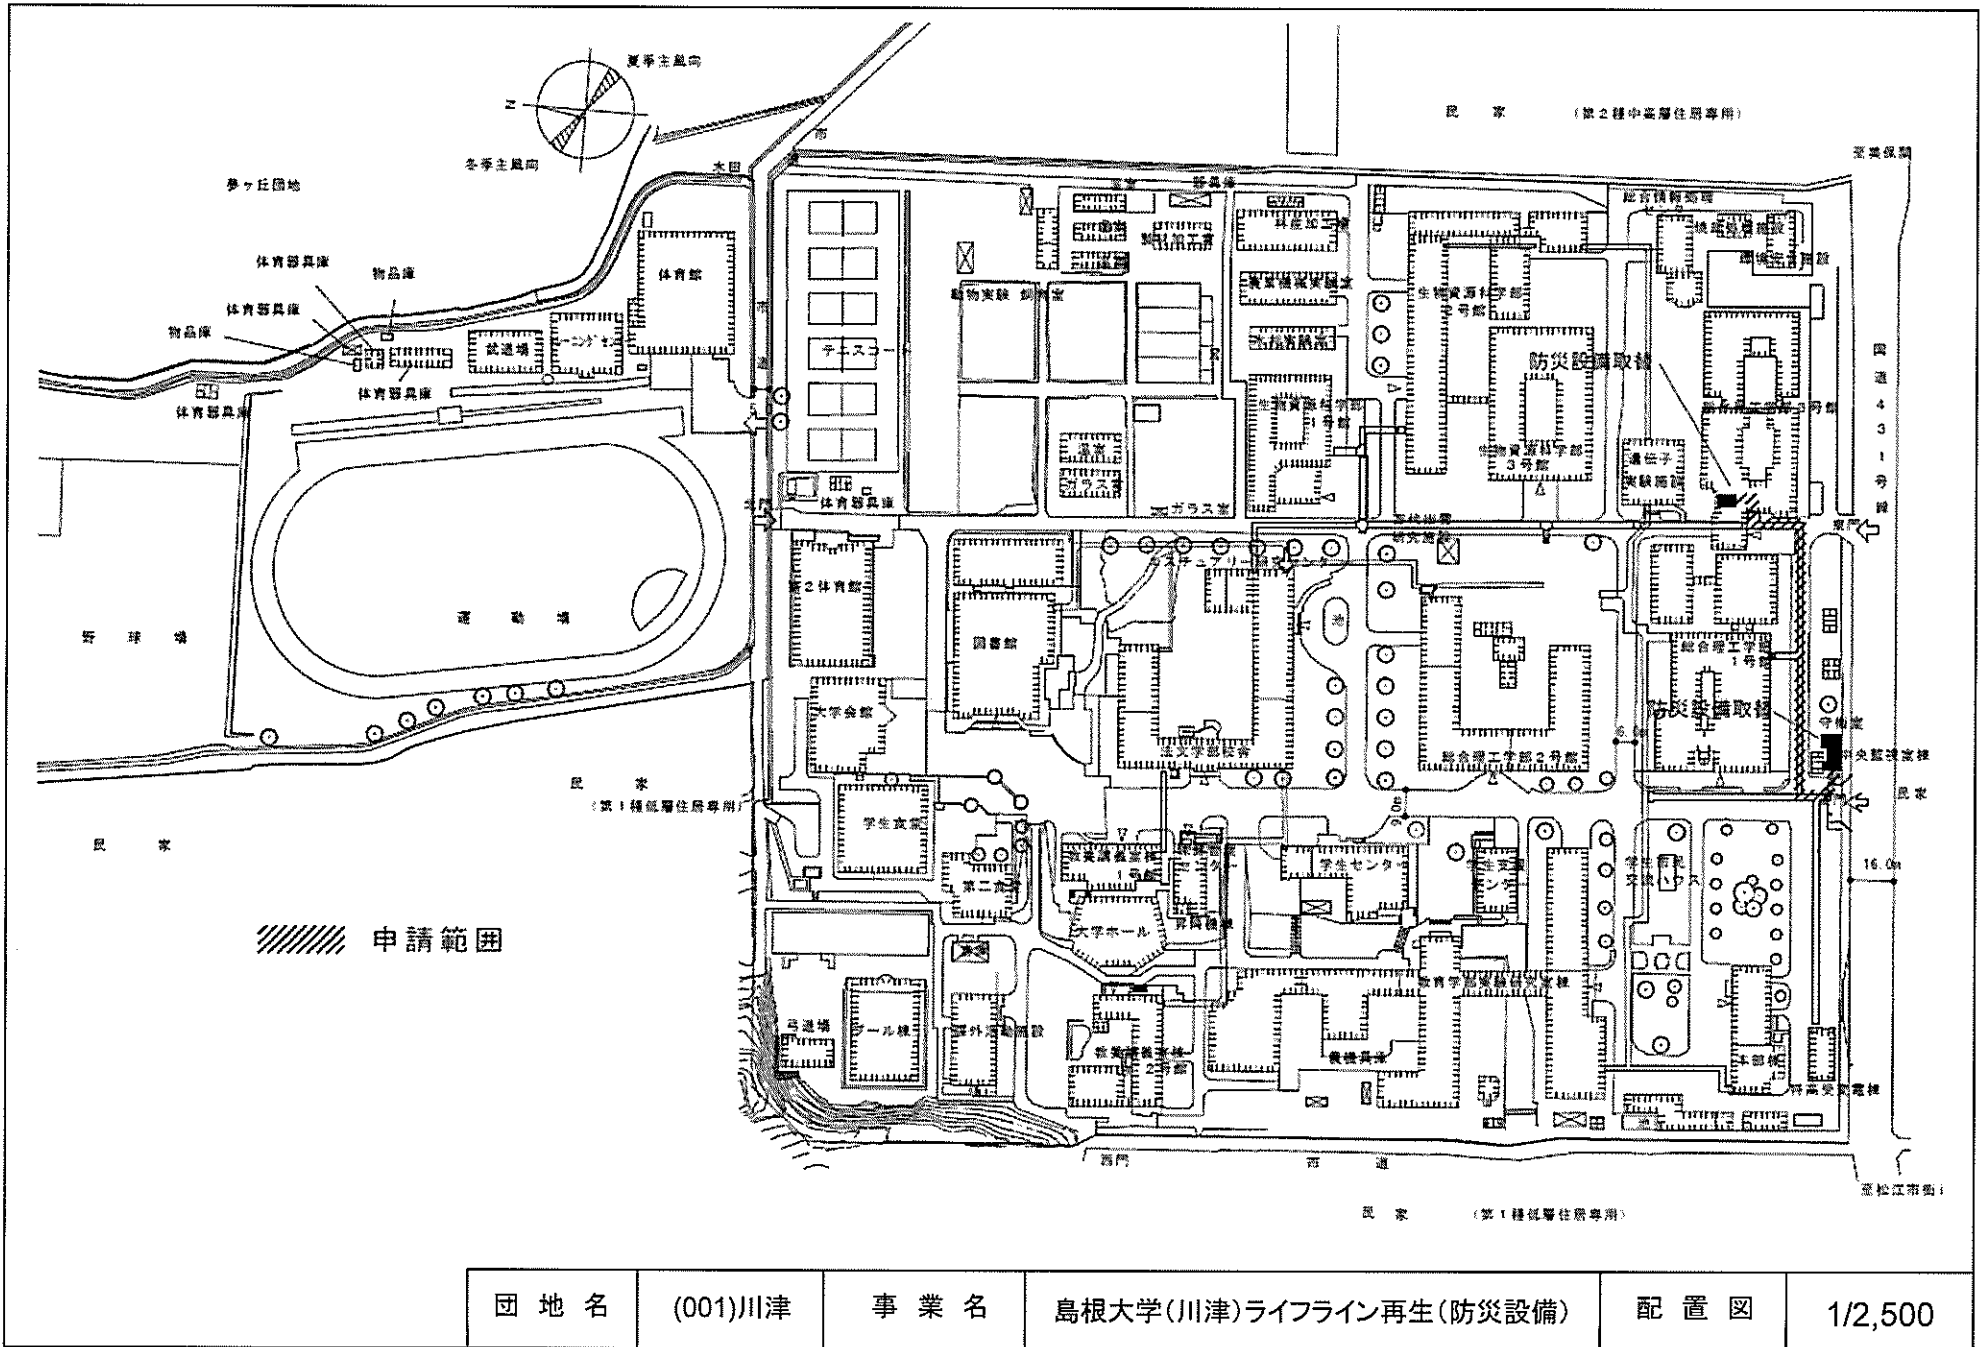


団地名	(001)川津	事業名	島根大学(川津)ライフライン再生(防災設備)	配置図	1/2,500
-----	---------	-----	------------------------	-----	---------

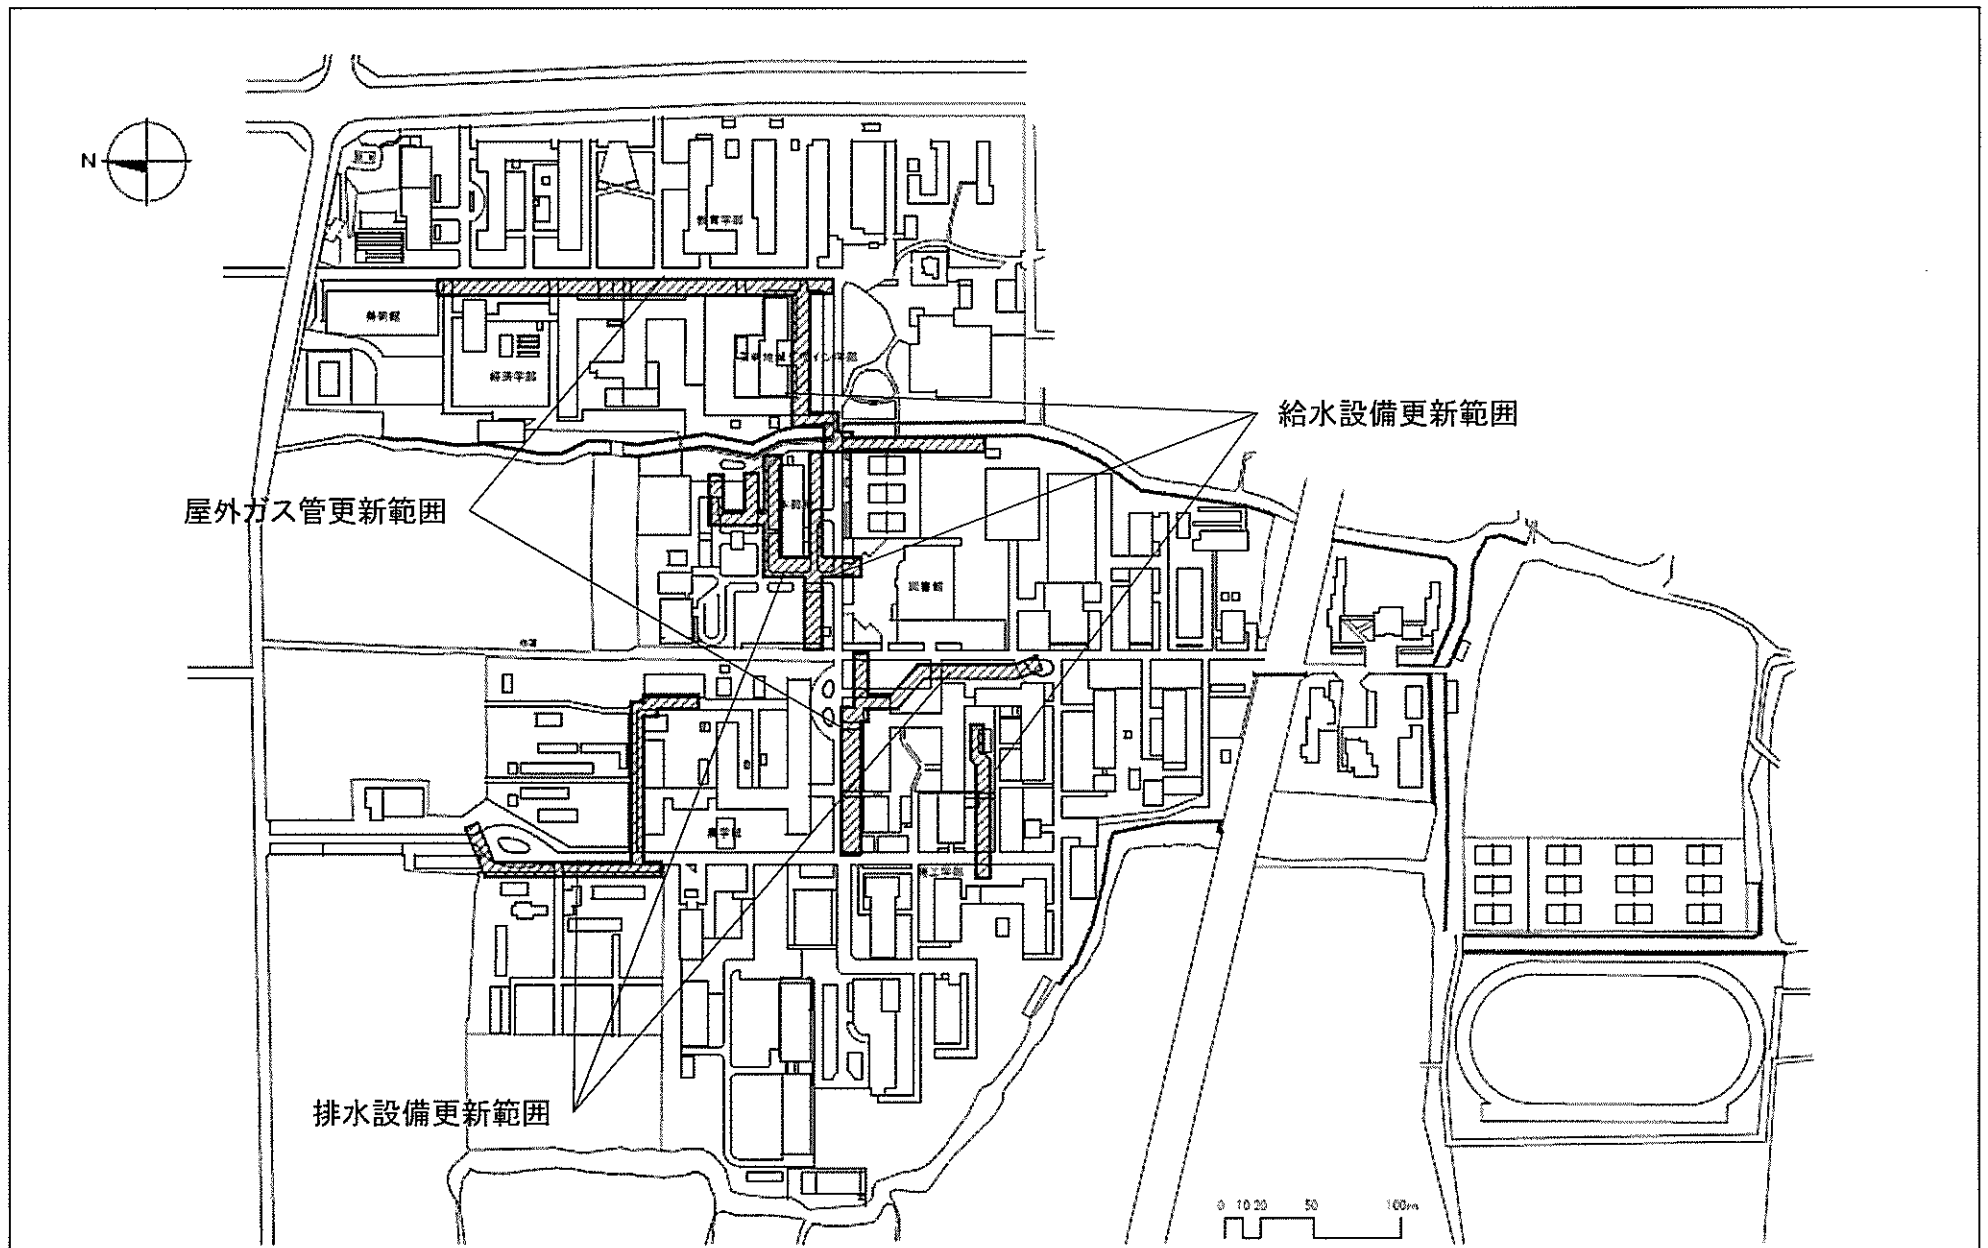


団地名	001 本庄町1	事業名	佐賀大学(本庄町)ライフライン再生(給排水設備)	配置図	1 / 4, 000
-----	----------	-----	--------------------------	-----	------------

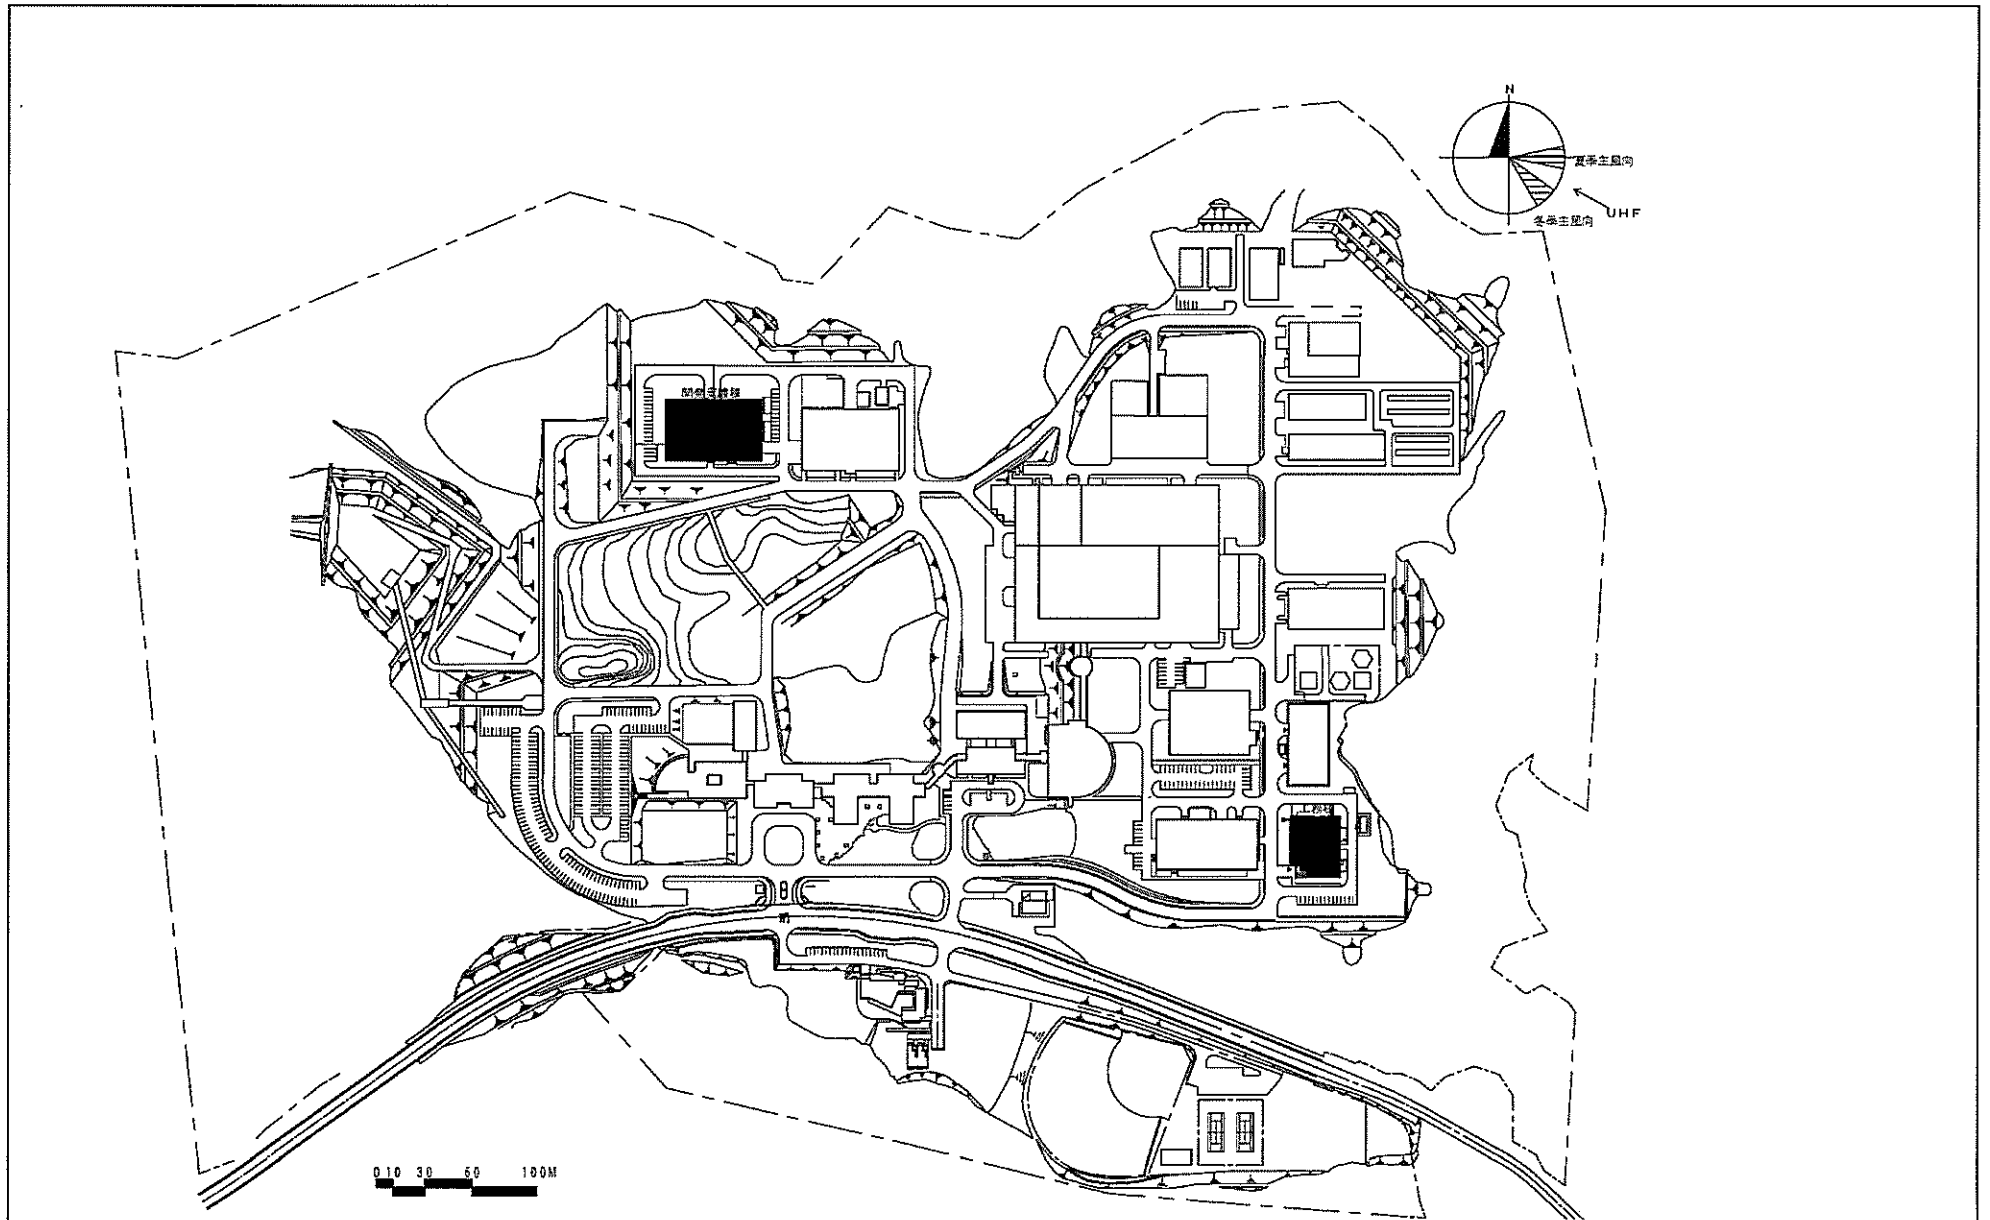


団地名	(201)土岐	事業名	自然科学研究機構(土岐)実験研究棟等改修	配置図	1/5000
-----	---------	-----	----------------------	-----	--------

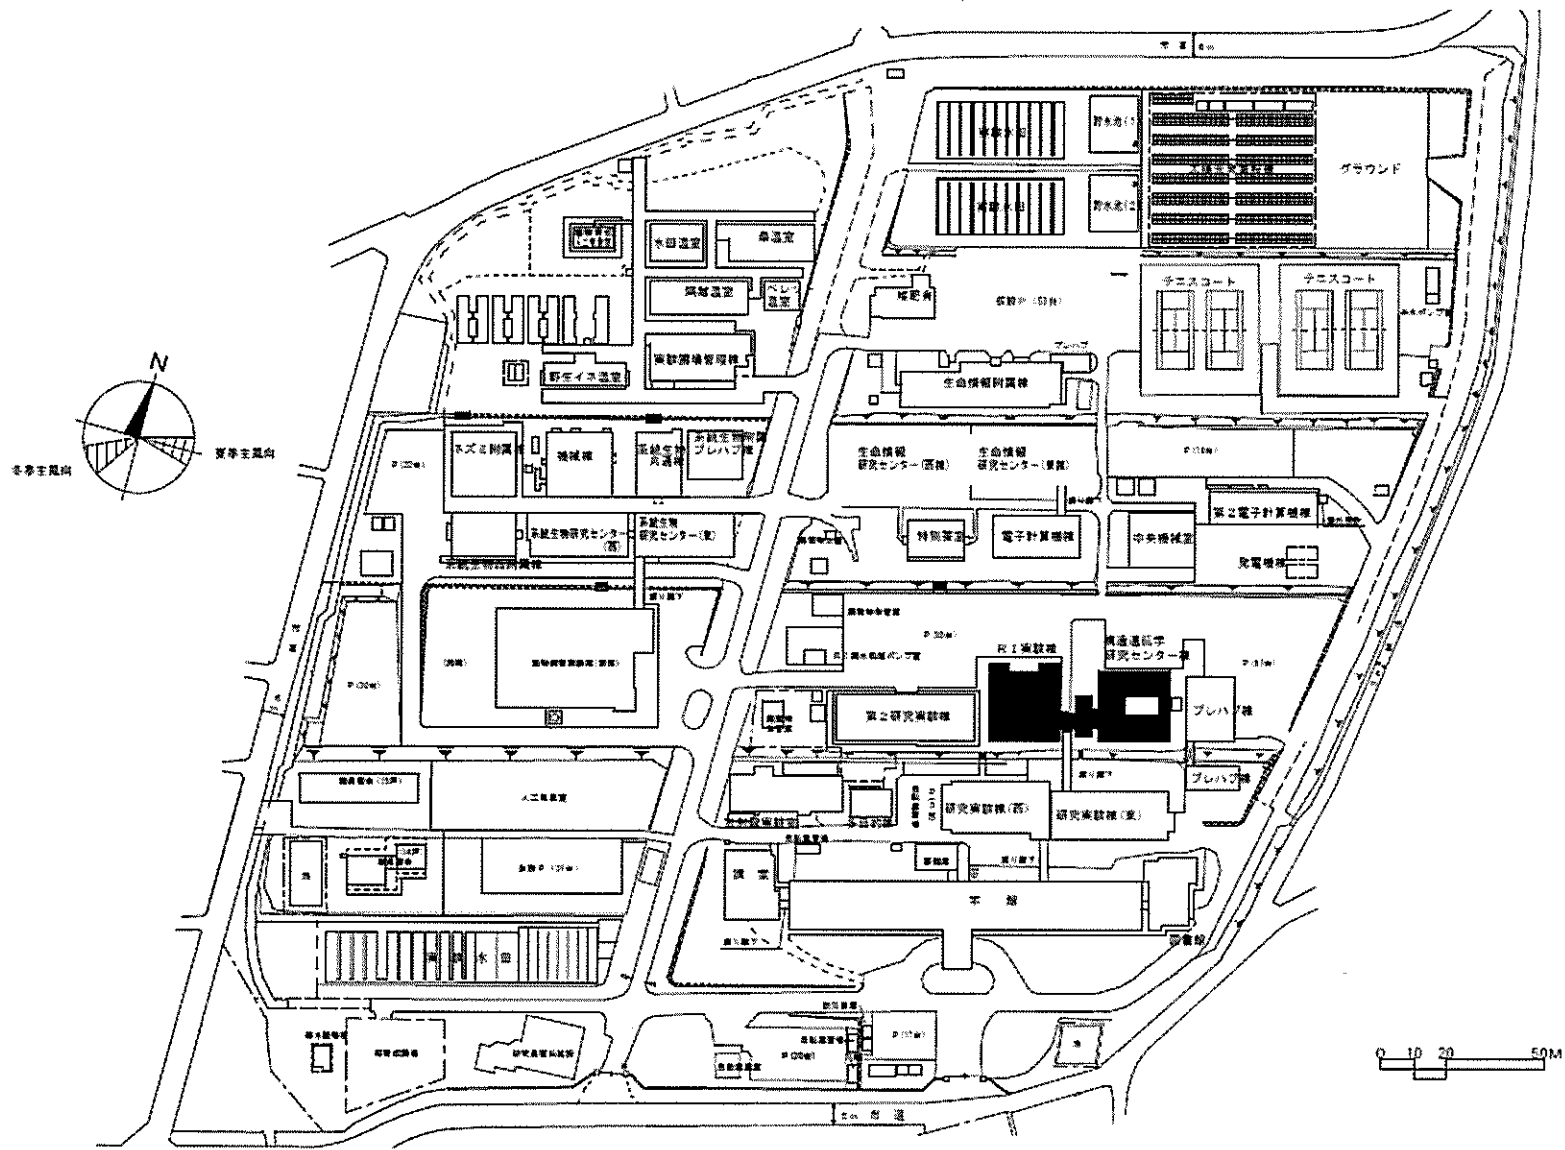

団地名	009谷田1	事業名	情報・システム研究機構(谷田)実験研究棟改修	配置図	1/1500
-----	--------	-----	------------------------	-----	--------

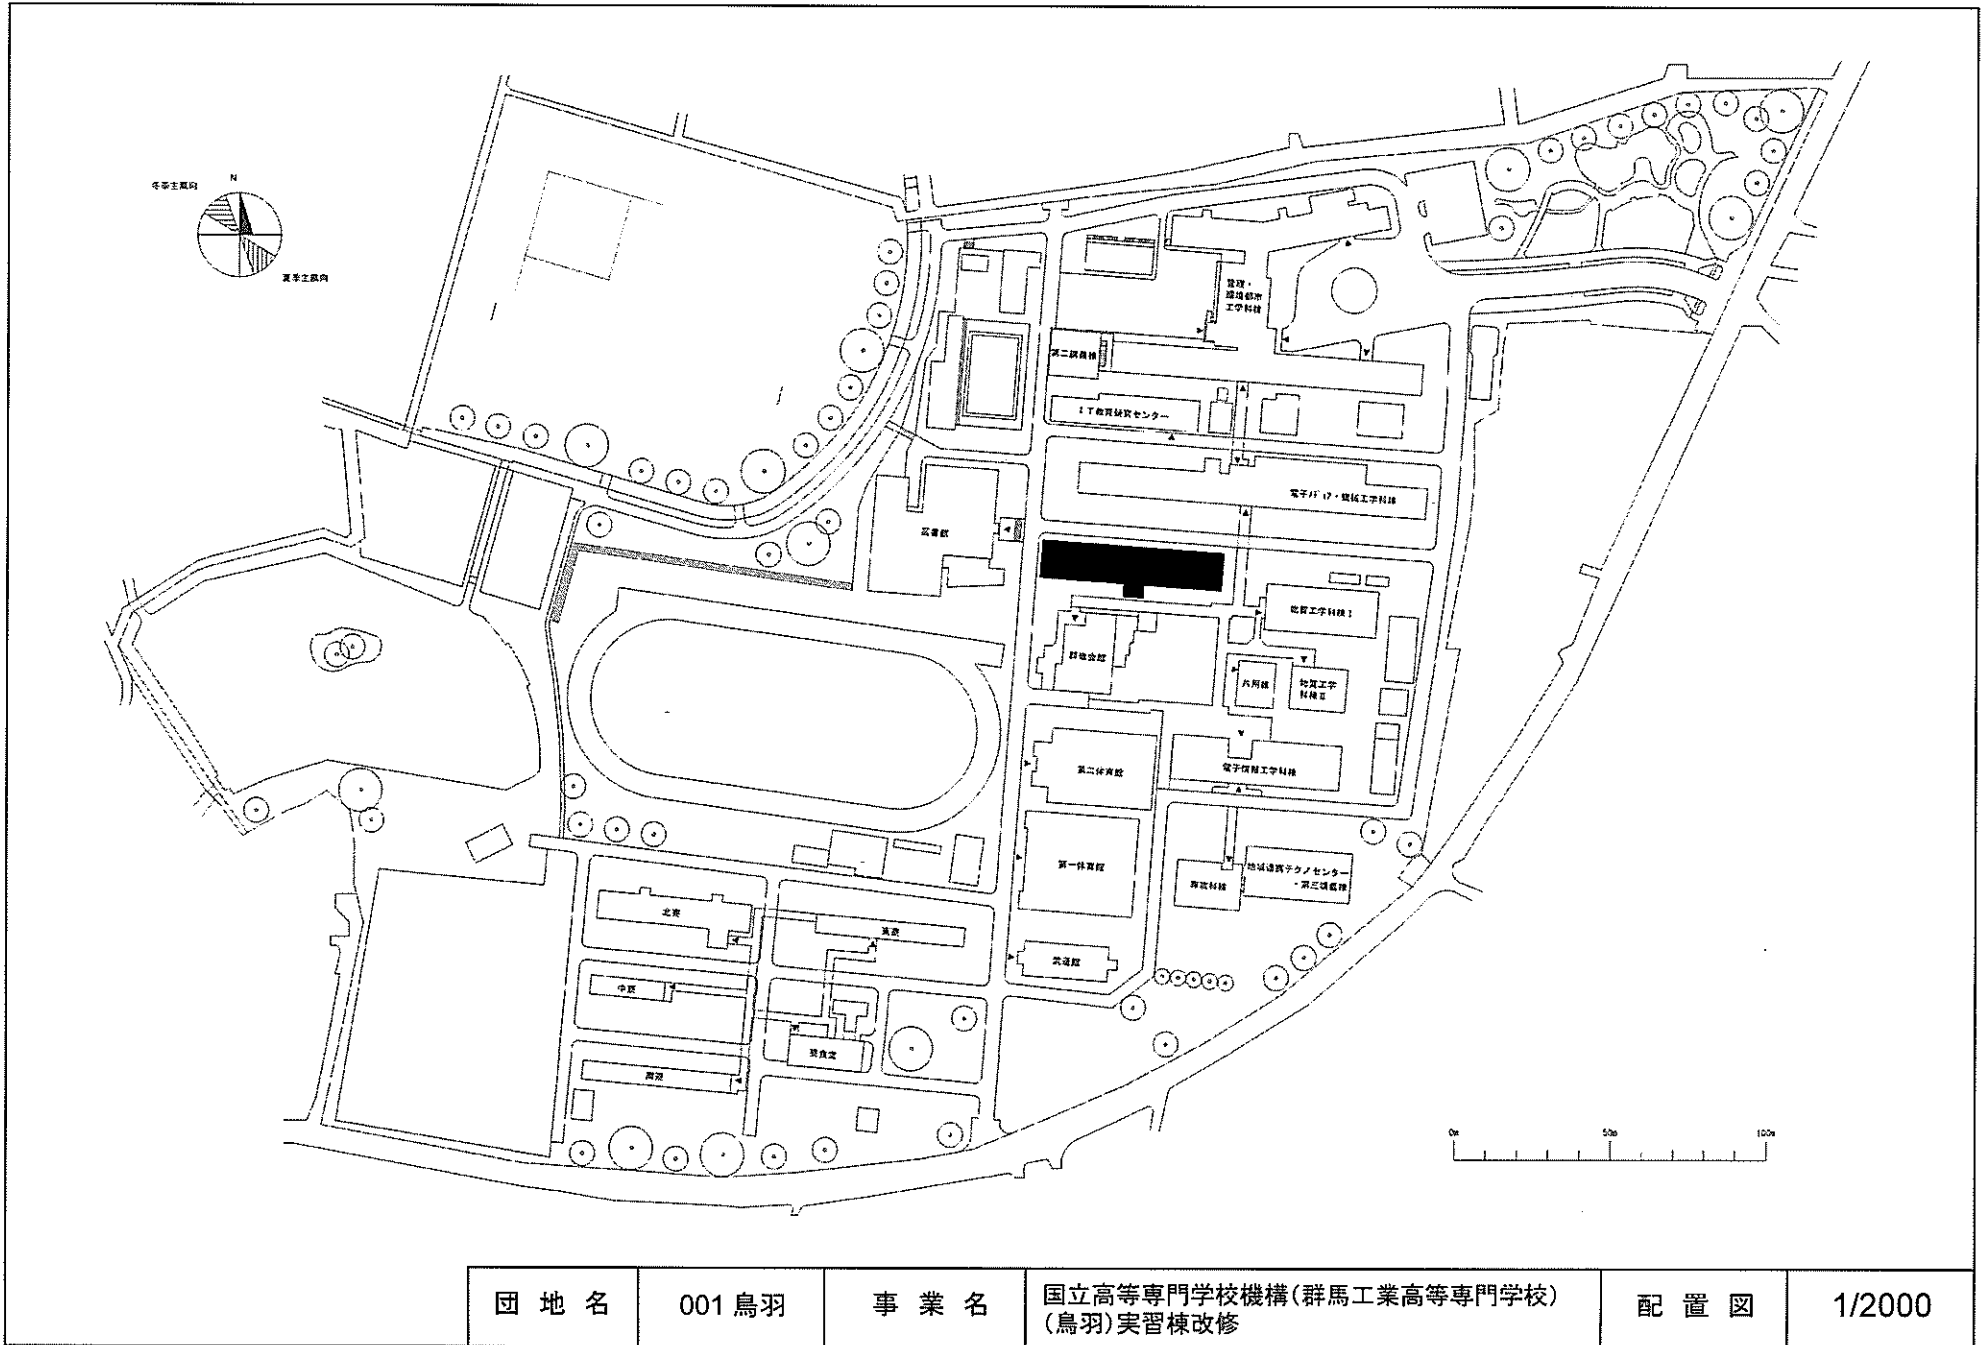

団地名	001鳥羽	事業名	国立高等専門学校機構(群馬工業高等専門学校) (鳥羽)実習棟改修	配置図	1/2000
-----	-------	-----	-------------------------------------	-----	--------

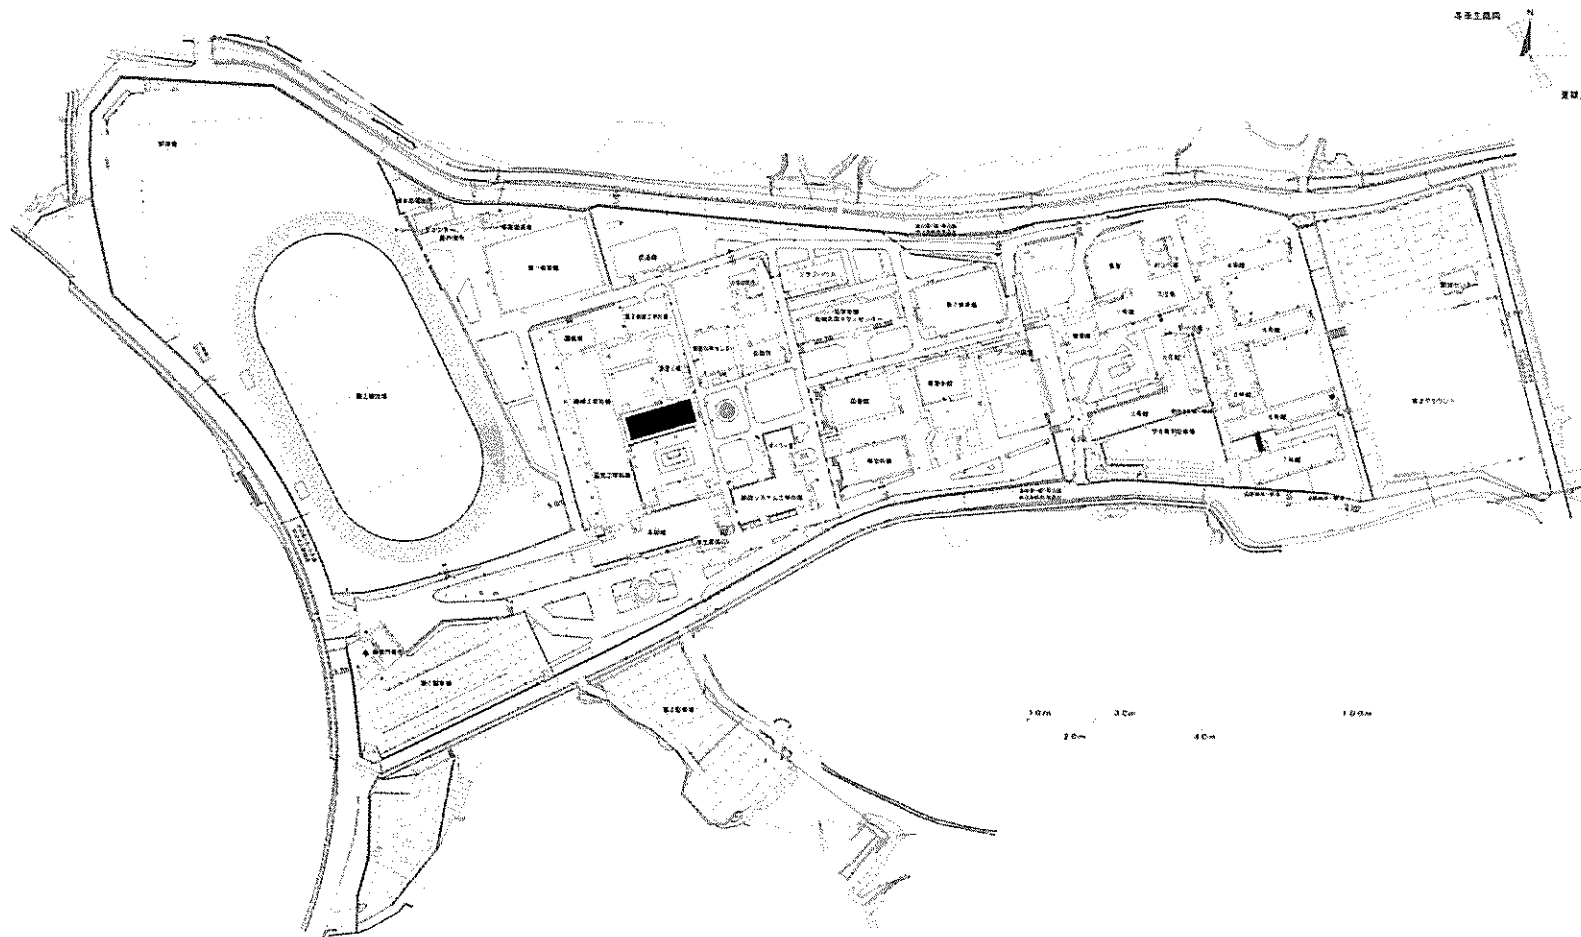

団地名	001 白屋	事業名	国立高等専門学校機構(舞鶴工業高等専門学校) (白屋)実習棟改修	配置図	1/3000
-----	--------	-----	-------------------------------------	-----	--------