


令和2年度国立大学法人等施設整備実施事業＜当初予算＞


# 建築物配置図

※ 縮尺は目安であり、厳密な数値を示すものではありません。


※ 継続事業・PFI事業については令和2年度における競争契約の対象ではないため、掲載しておりません。

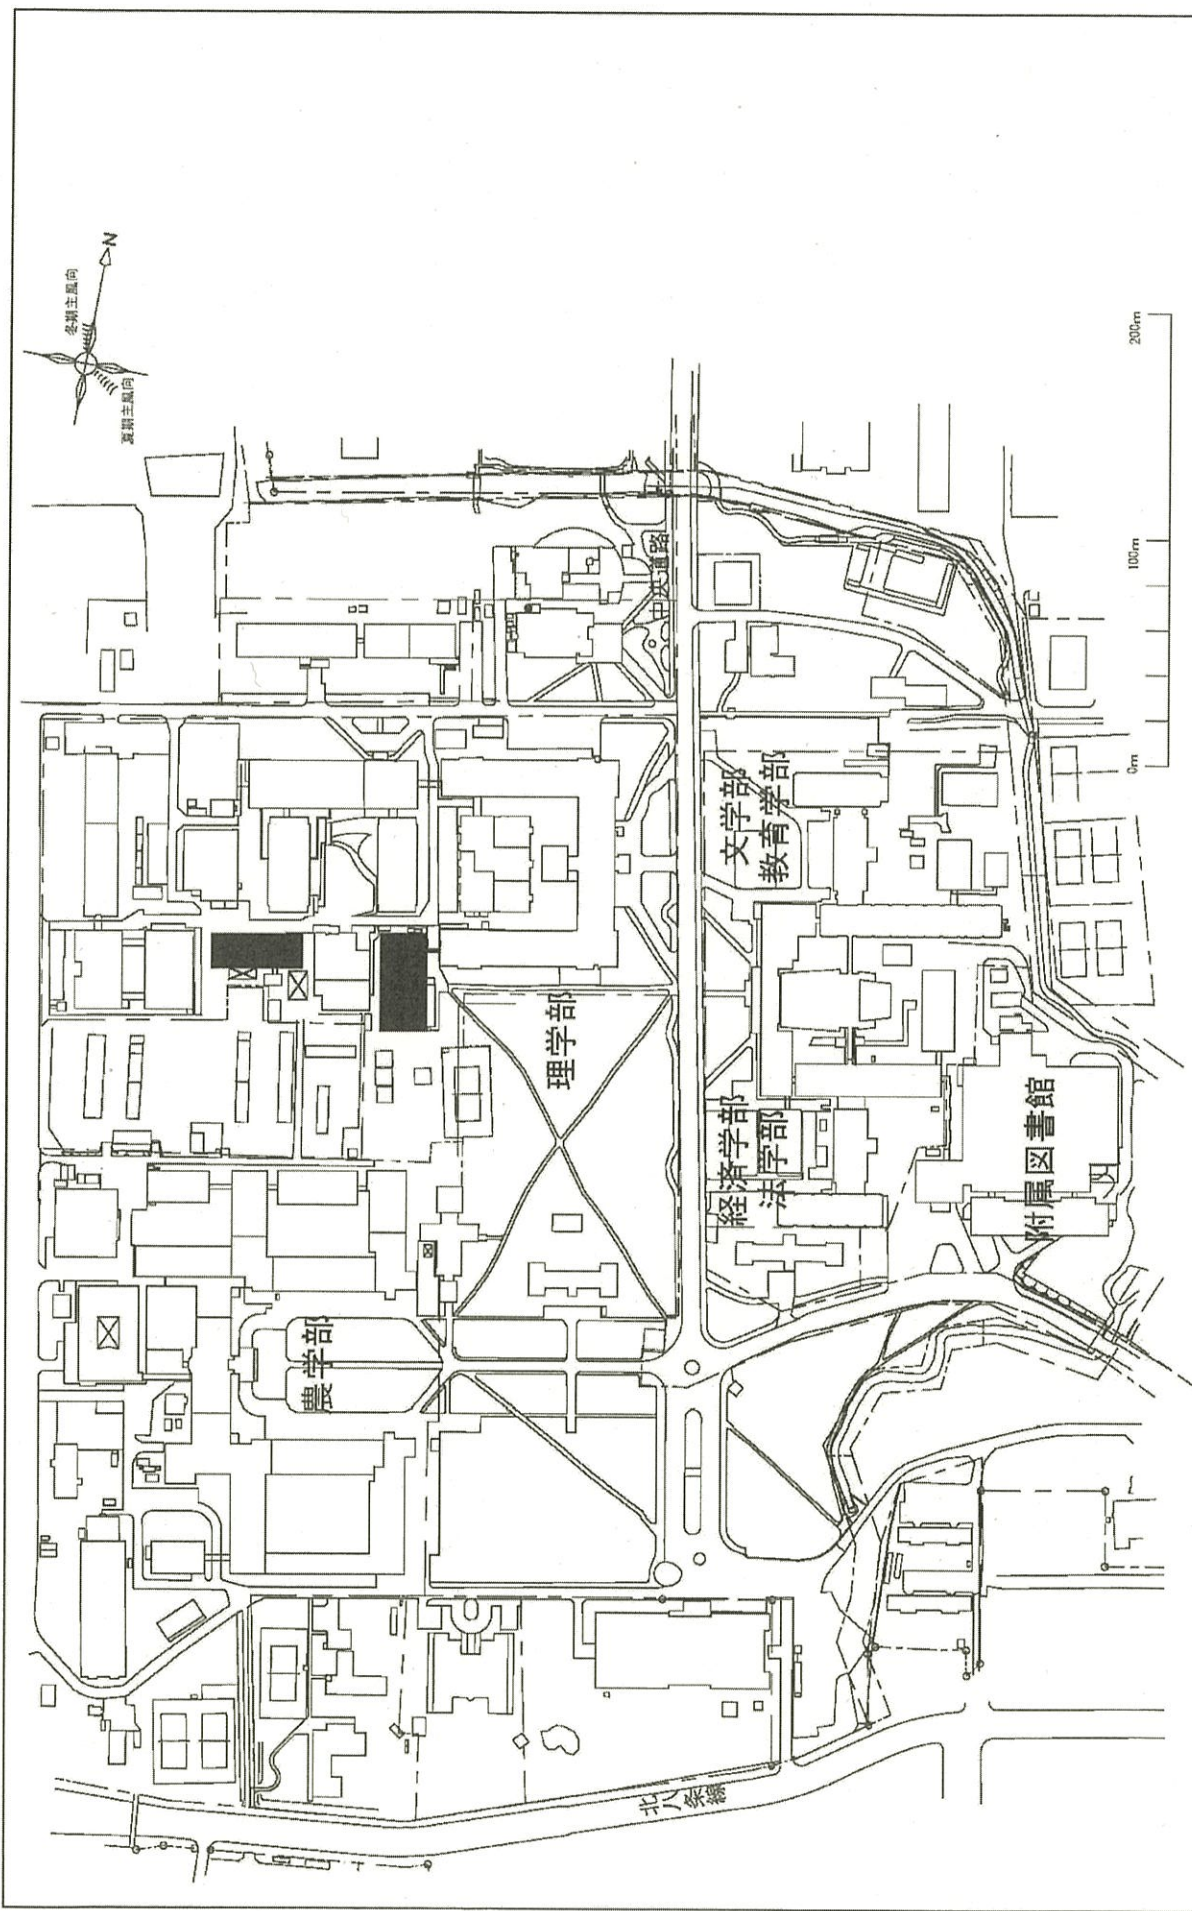


団地名	001 札幌	事業名	北海道大学(札幌)総合研究棟改修(生命科学系)	配置図	1/3000
-----	--------	-----	-------------------------	-----	--------

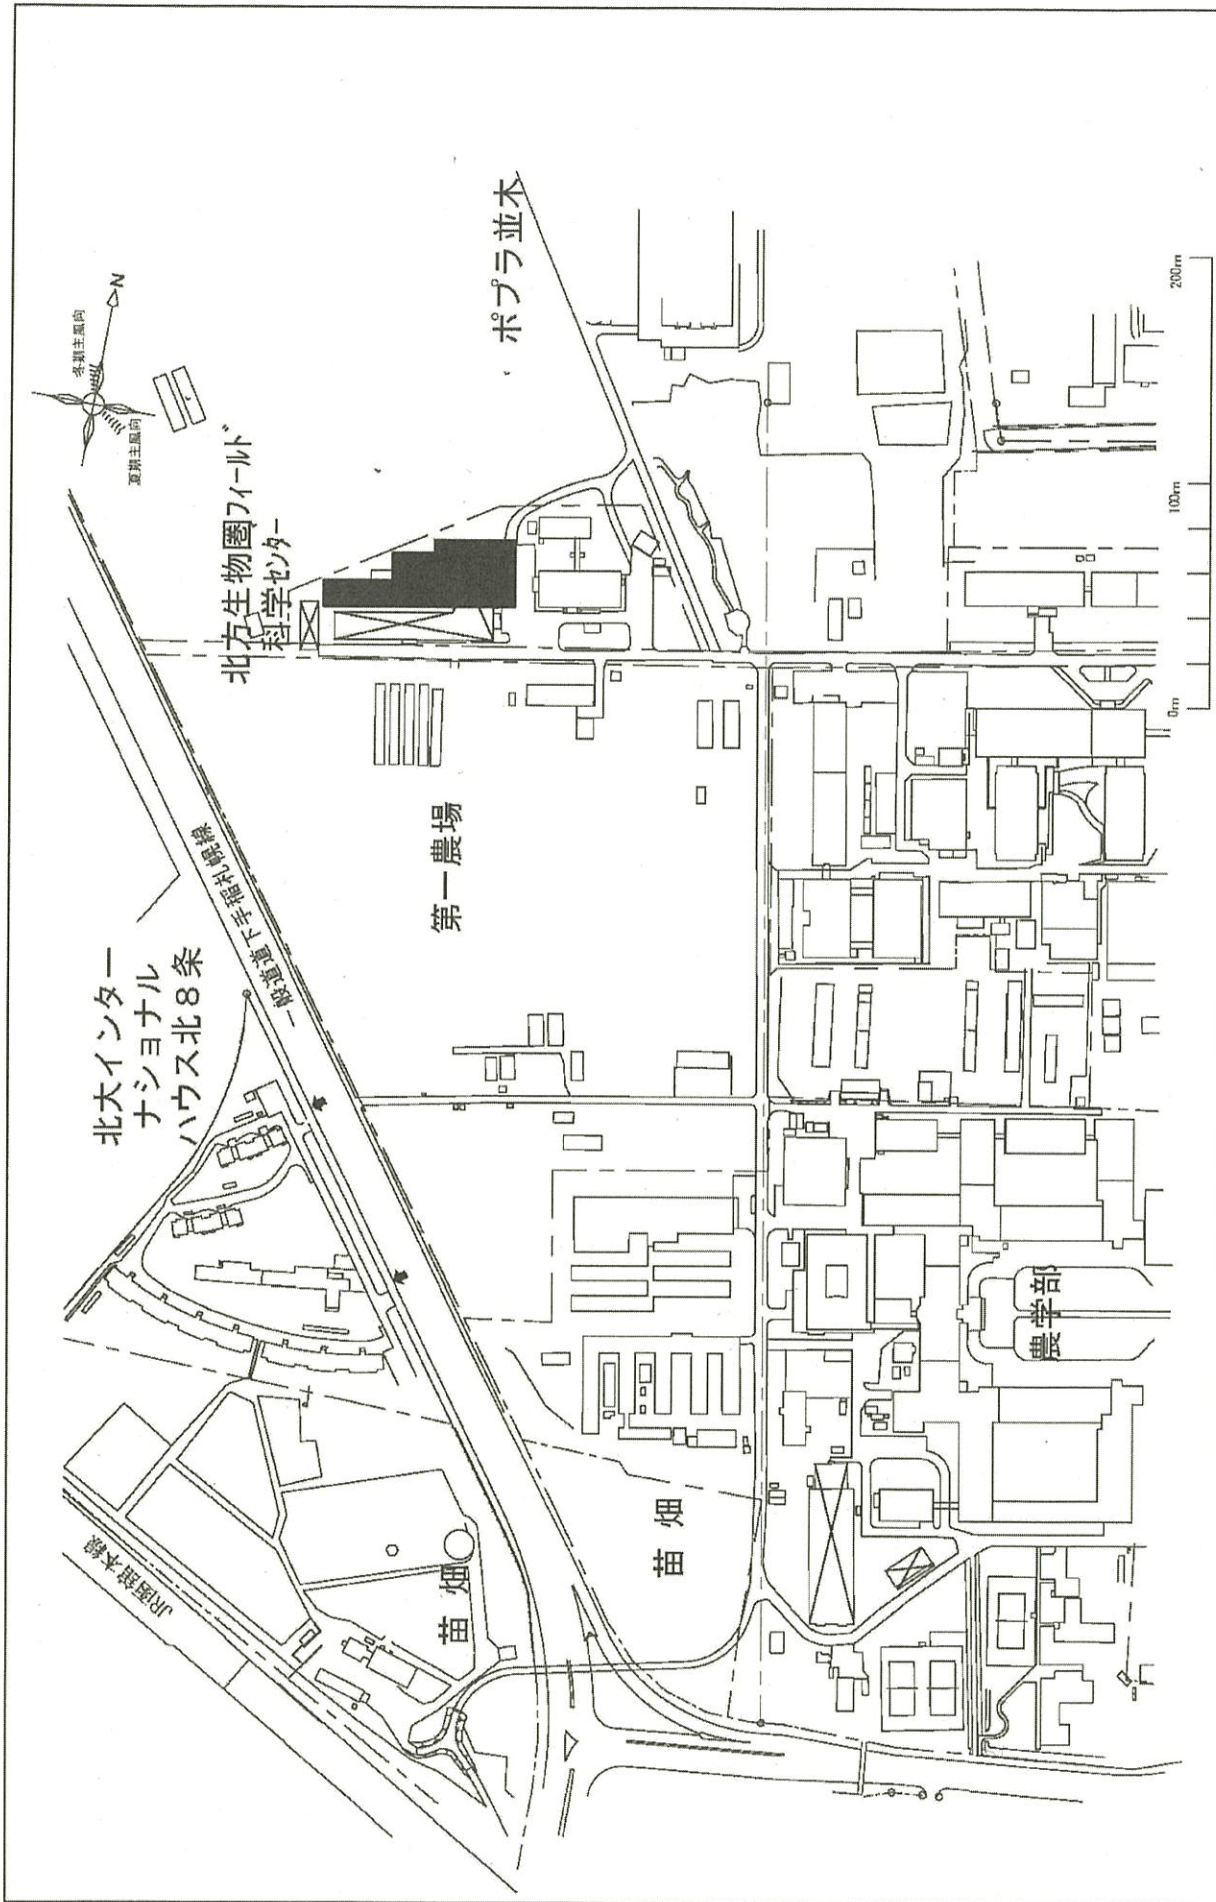


団地名	001 札幌	事業名	北海道大学(札幌)実験実習棟(農学系)	配置図	1/3000
-----	--------	-----	---------------------	-----	--------

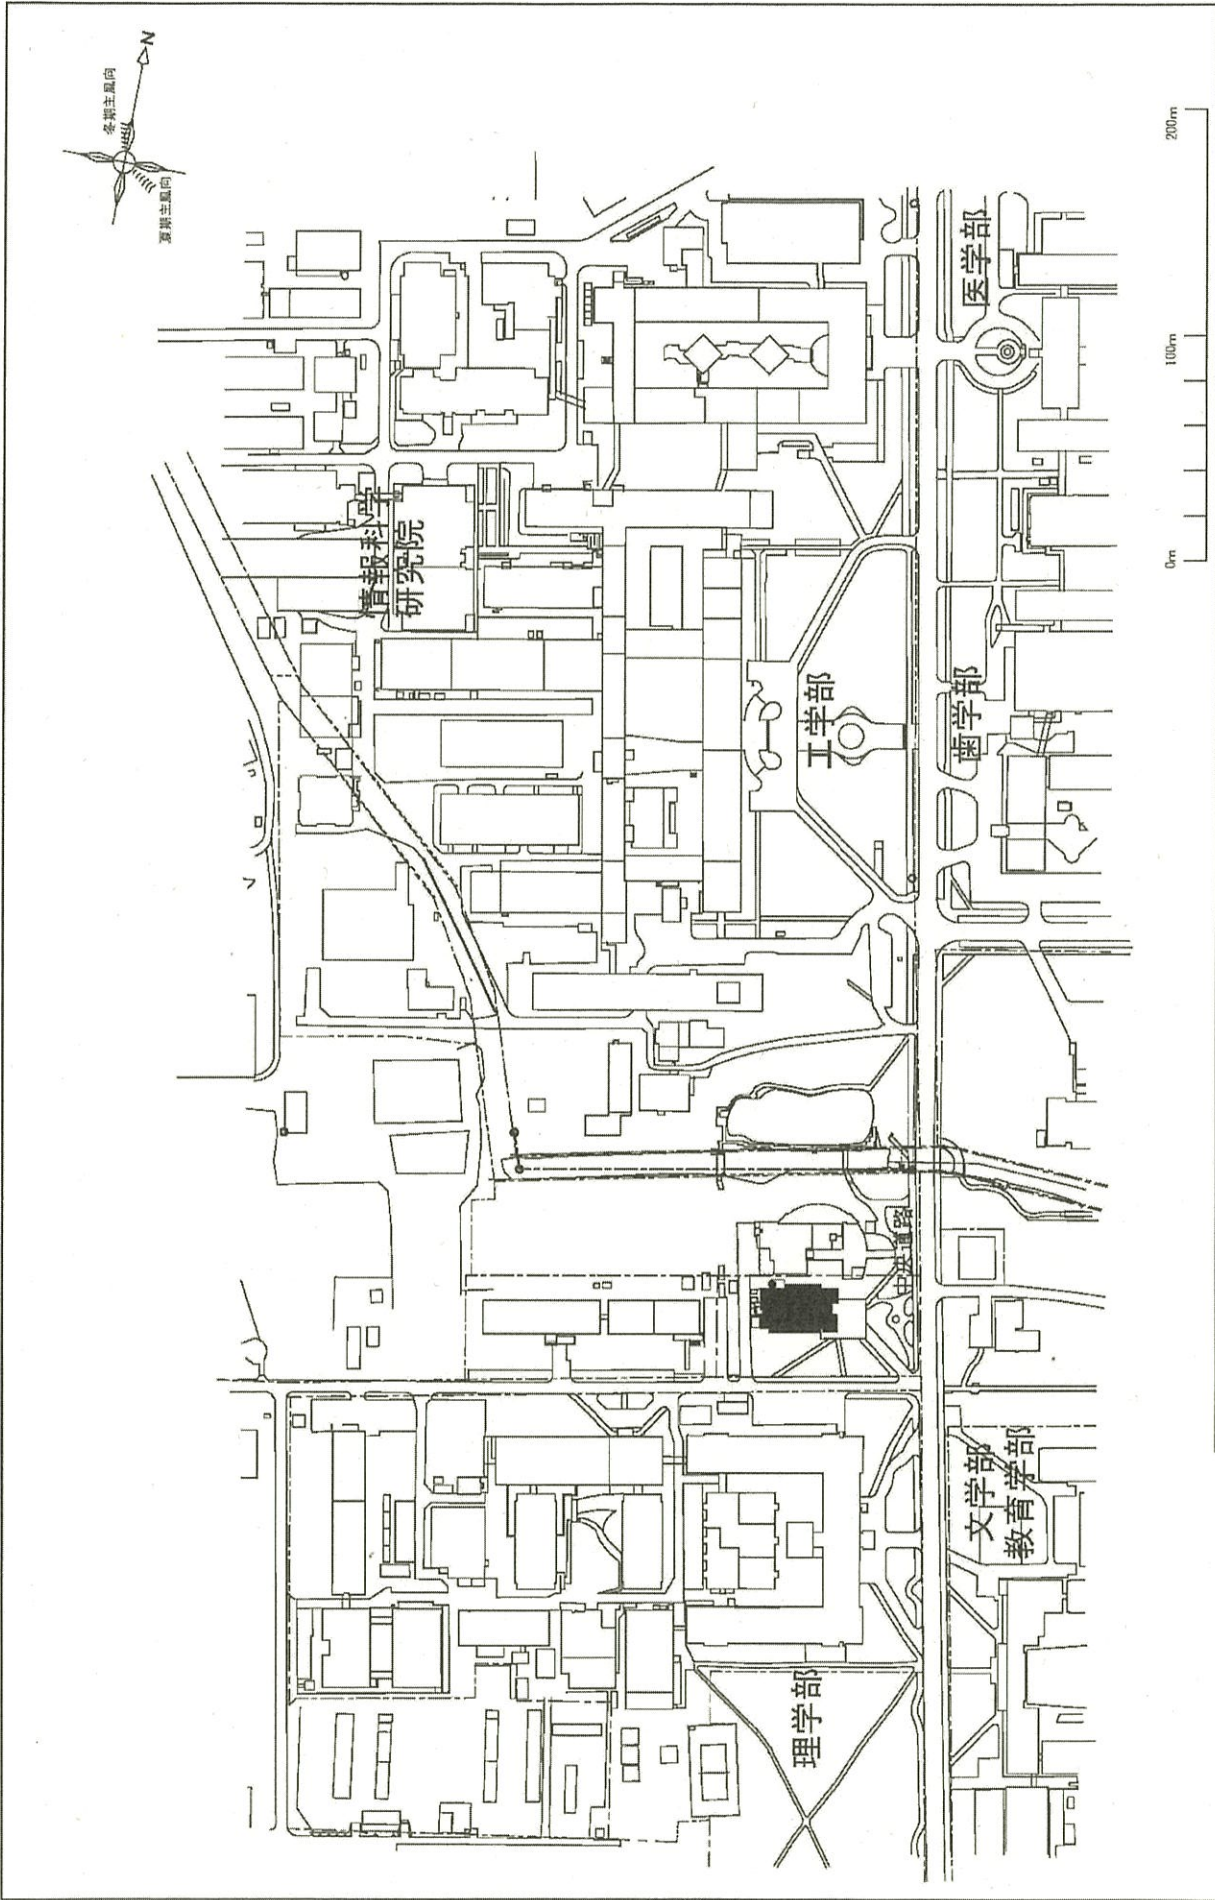


団地名	001 札幌	事業名	北海道大学(札幌)学修支援施設耐震改修	配置図	1/3000
-----	--------	-----	---------------------	-----	--------

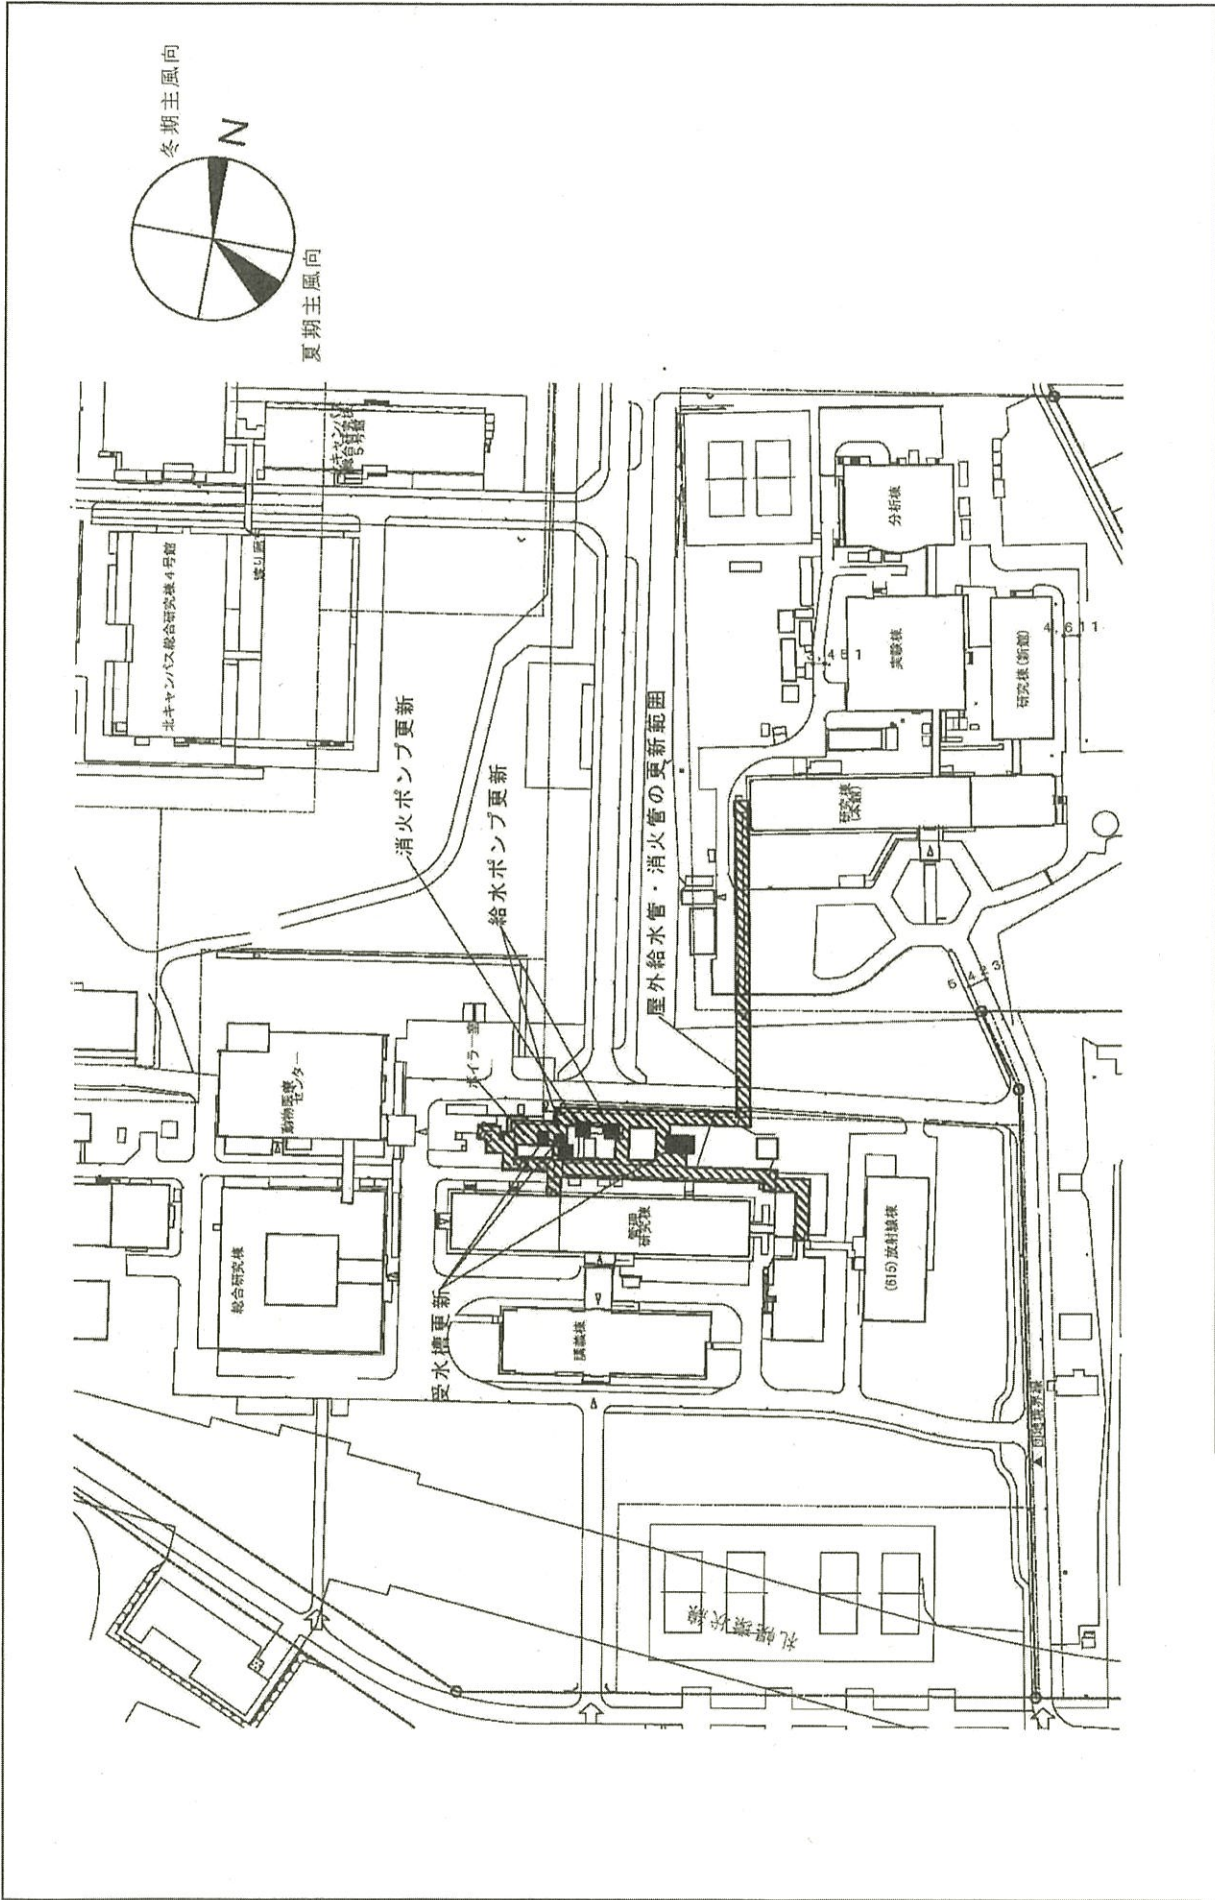


団地名	001札幌	事業名	北海道大学(札幌)ライフライン再生(給排水設備)	配置図	(獣医地区)	1/2,000
-----	-------	-----	--------------------------	-----	--------	---------

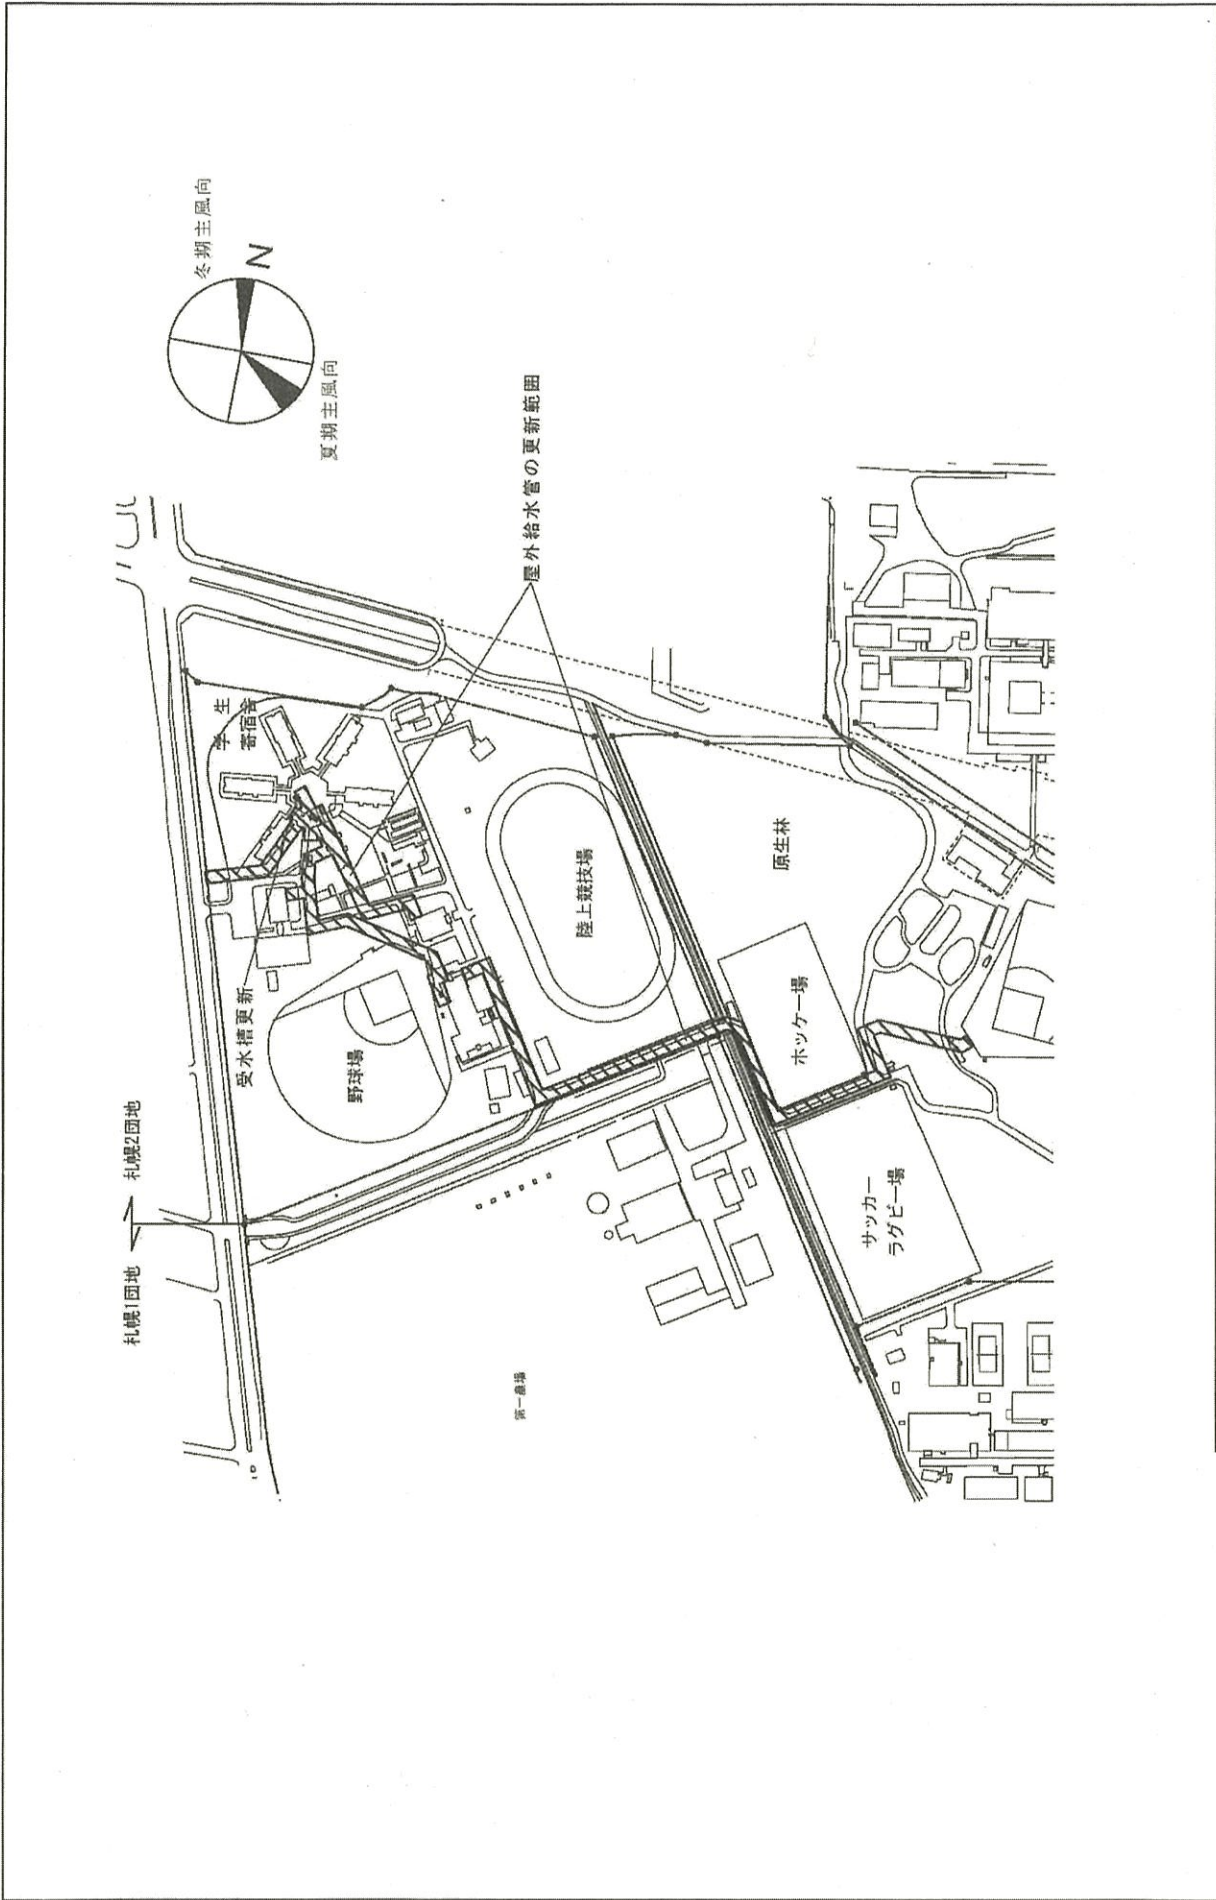

団地名	001札幌	事業名	北海道大学(札幌)ライフライン再生(給排水設備)	配置図	(学寮地区)	1/4,000
-----	-------	-----	--------------------------	-----	--------	---------

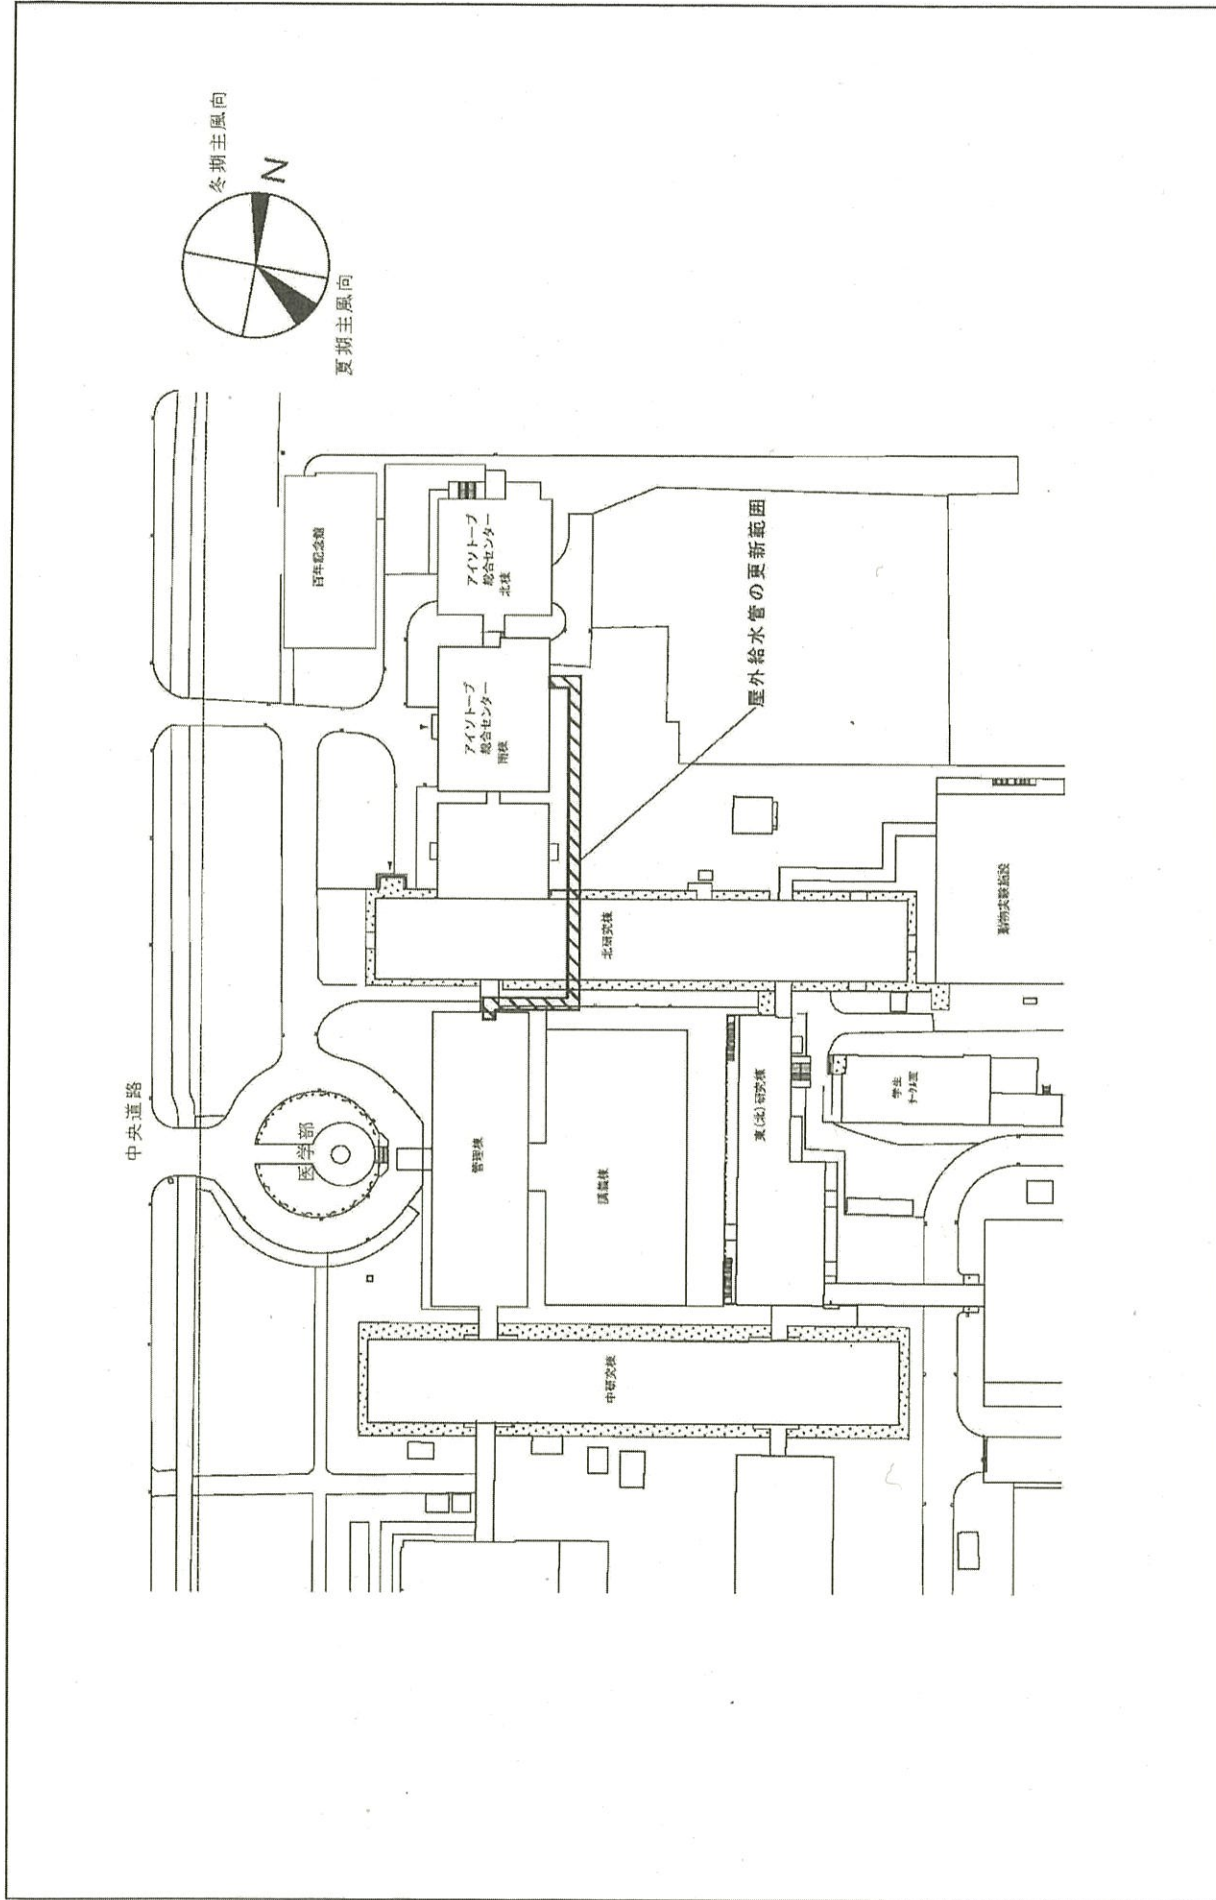


団地名	001札幌	事業名	北海道大学(札幌)ライフライン再生(給排水設備)	配置図 (医系地区)	1/1,000
-----	-------	-----	--------------------------	---------------	---------

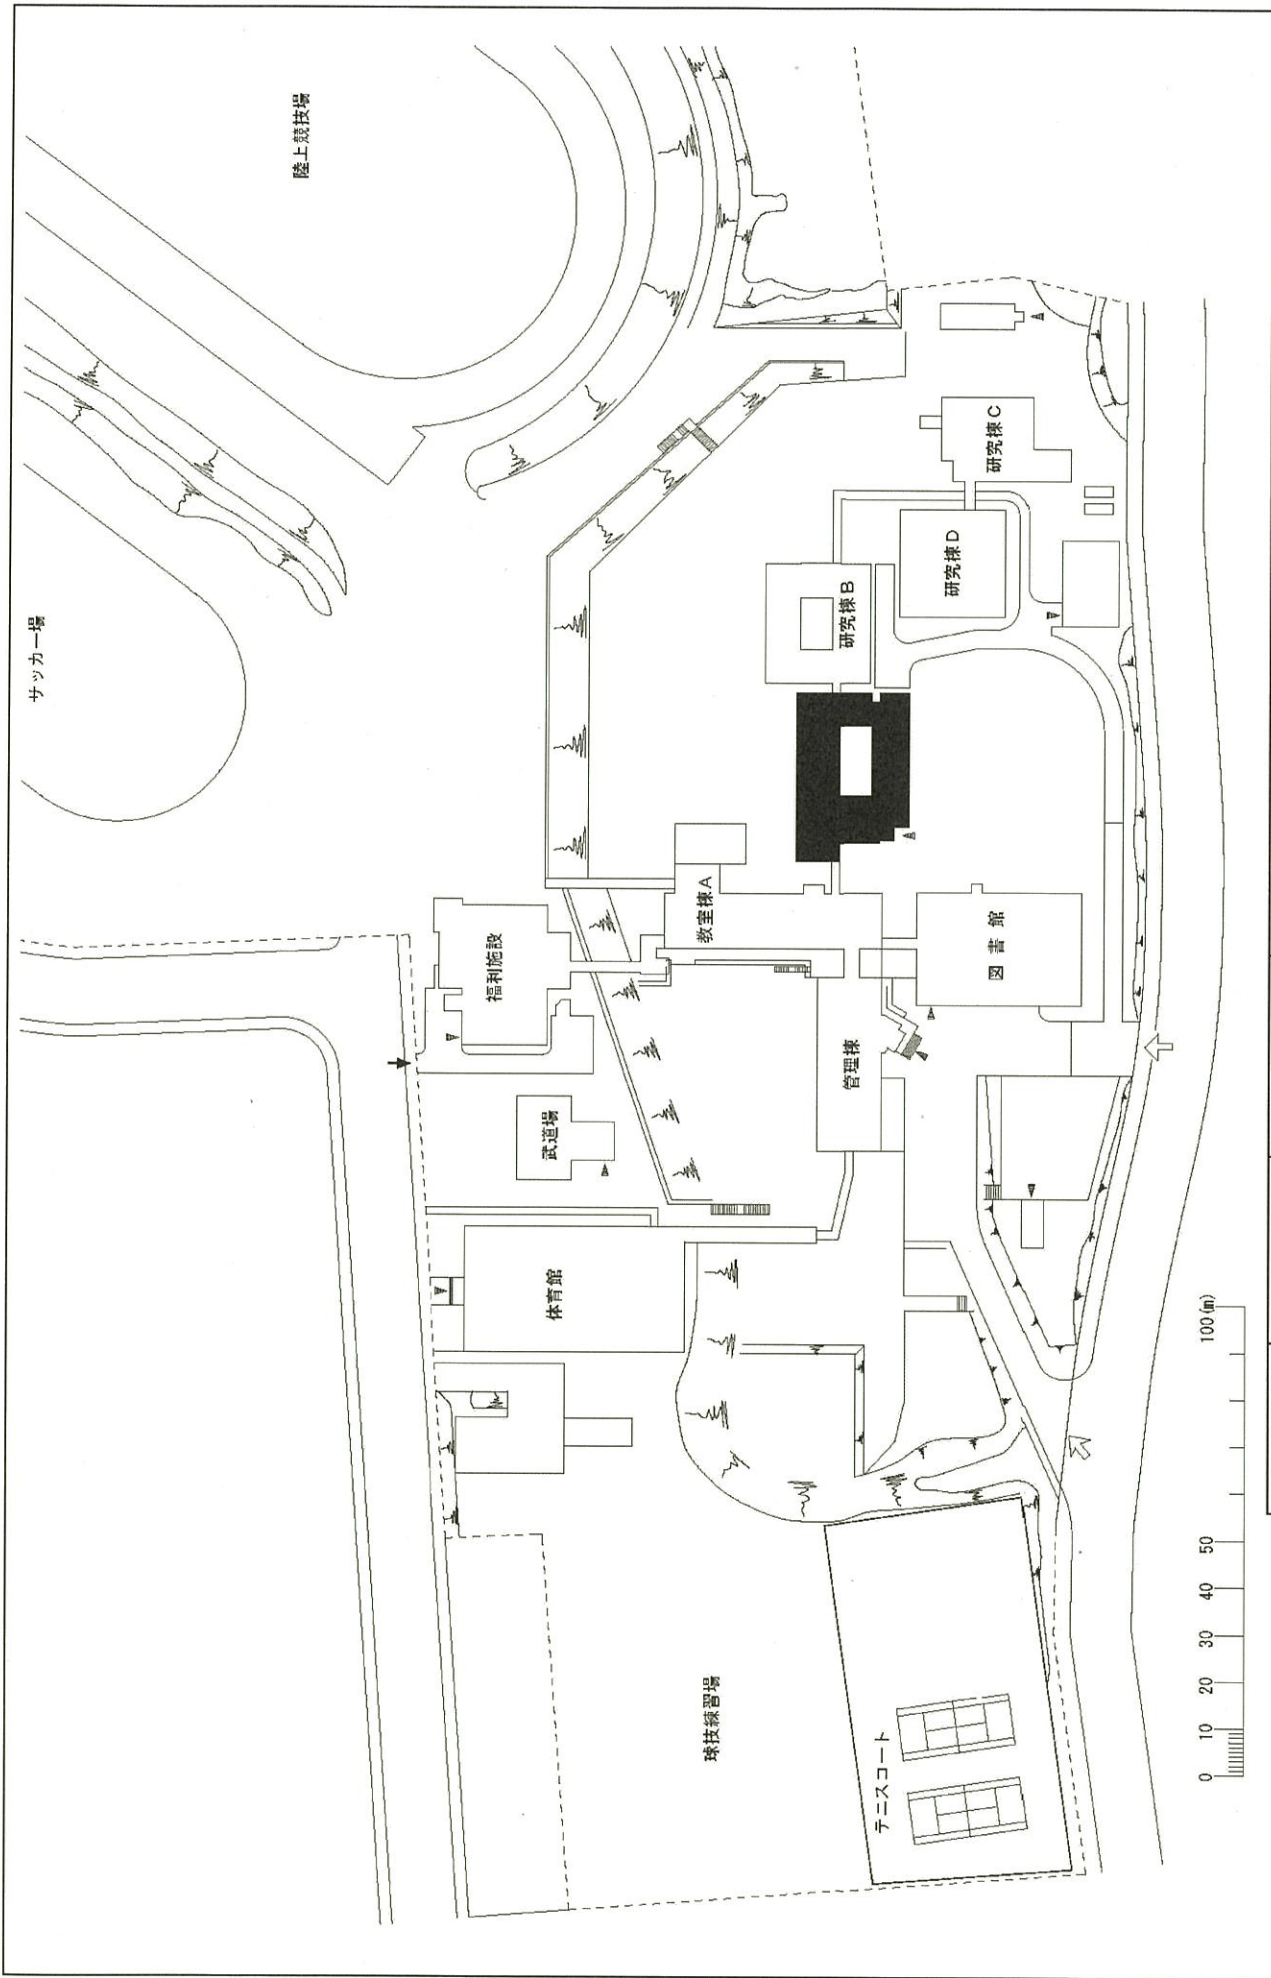


団地名	019 釧路城山	事業名	北海道教育大学(釧路城山)長寿化促進事業	配置図	1/1500
-----	----------	-----	----------------------	-----	--------



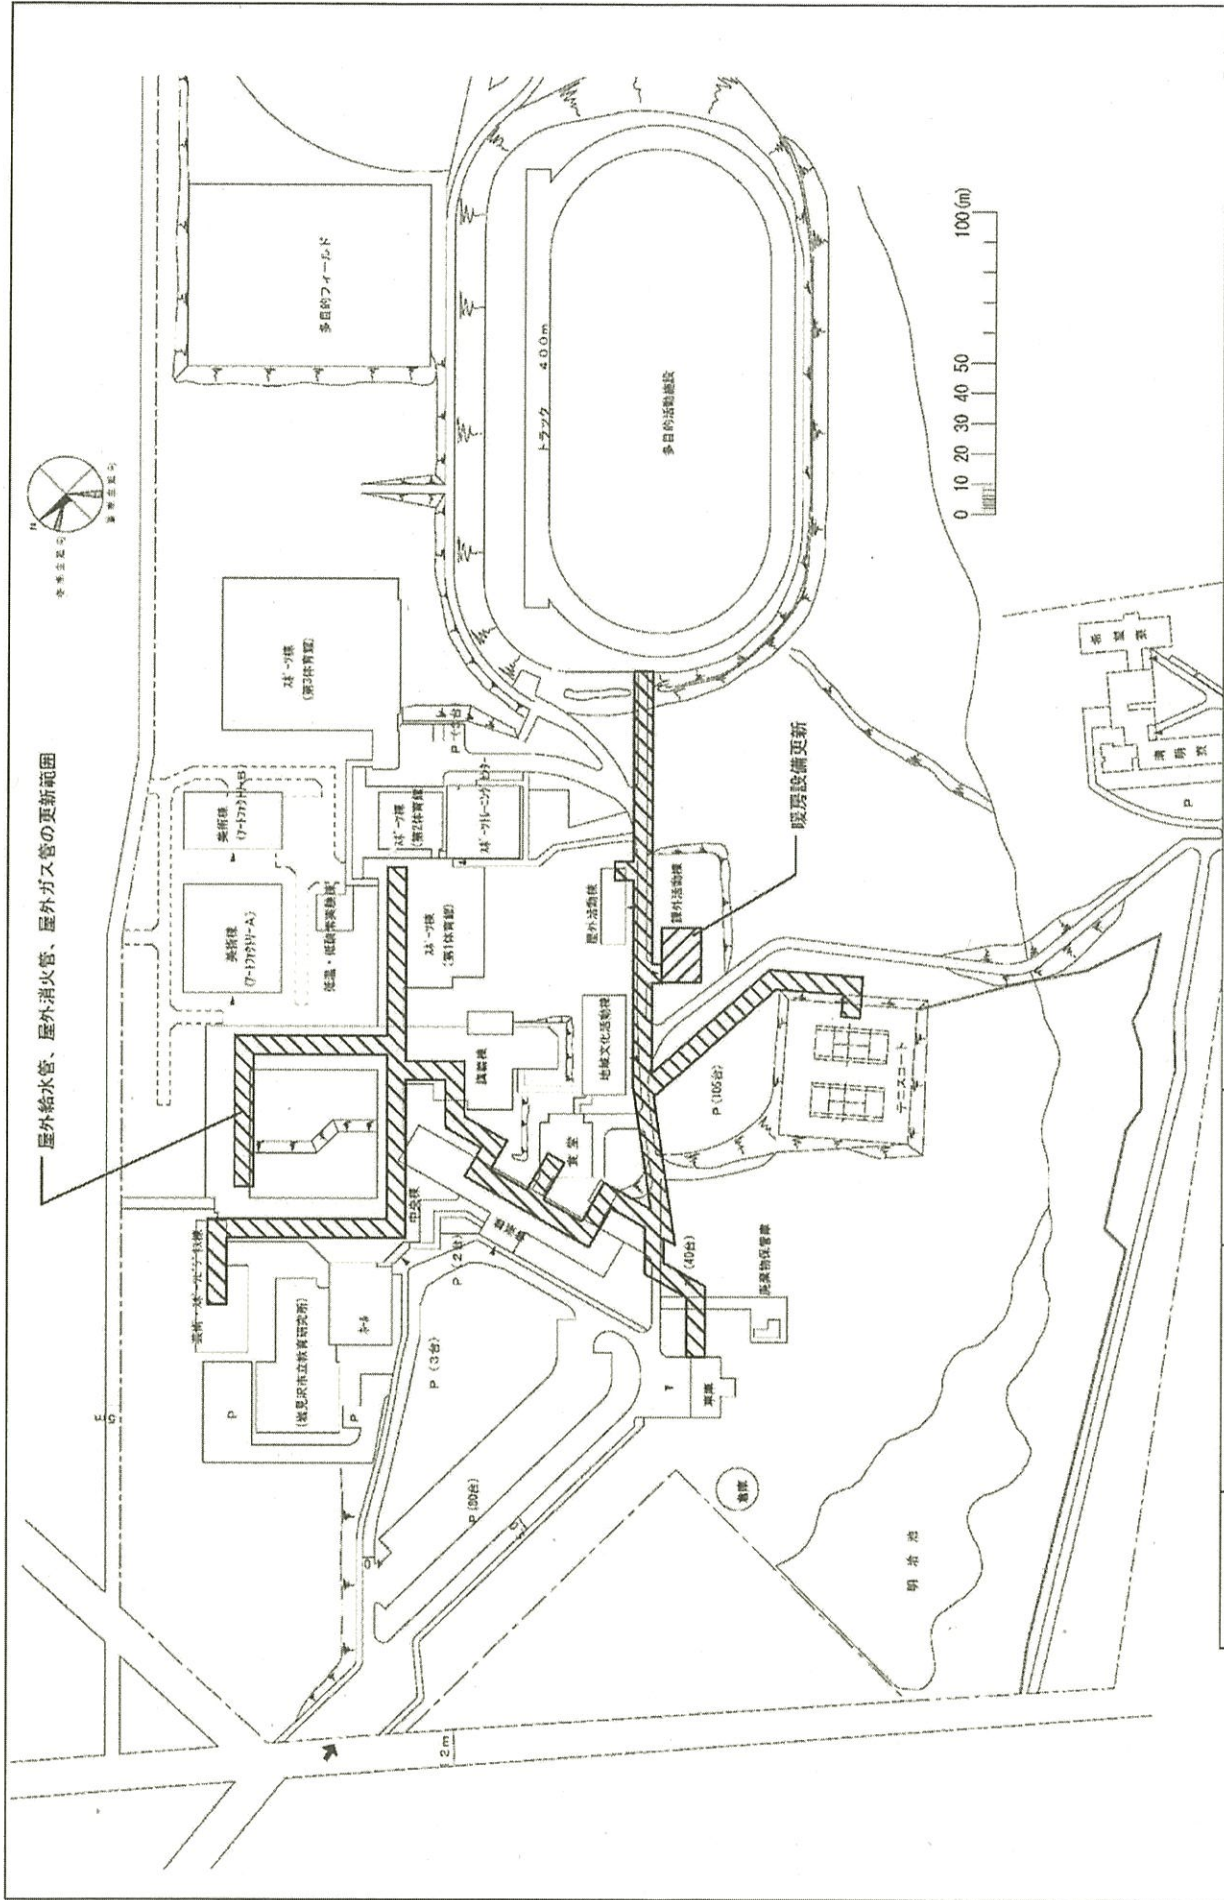


屋外給水管、屋外消火管、屋外ガス管の更新範囲


団地名	026 岩見沢緑が丘	事業名	北海道教育大学(岩見沢緑が丘)ライフライン再生Ⅱ(熱源設備)	配置図	1/2000
-----	------------	-----	--------------------------------	-----	--------

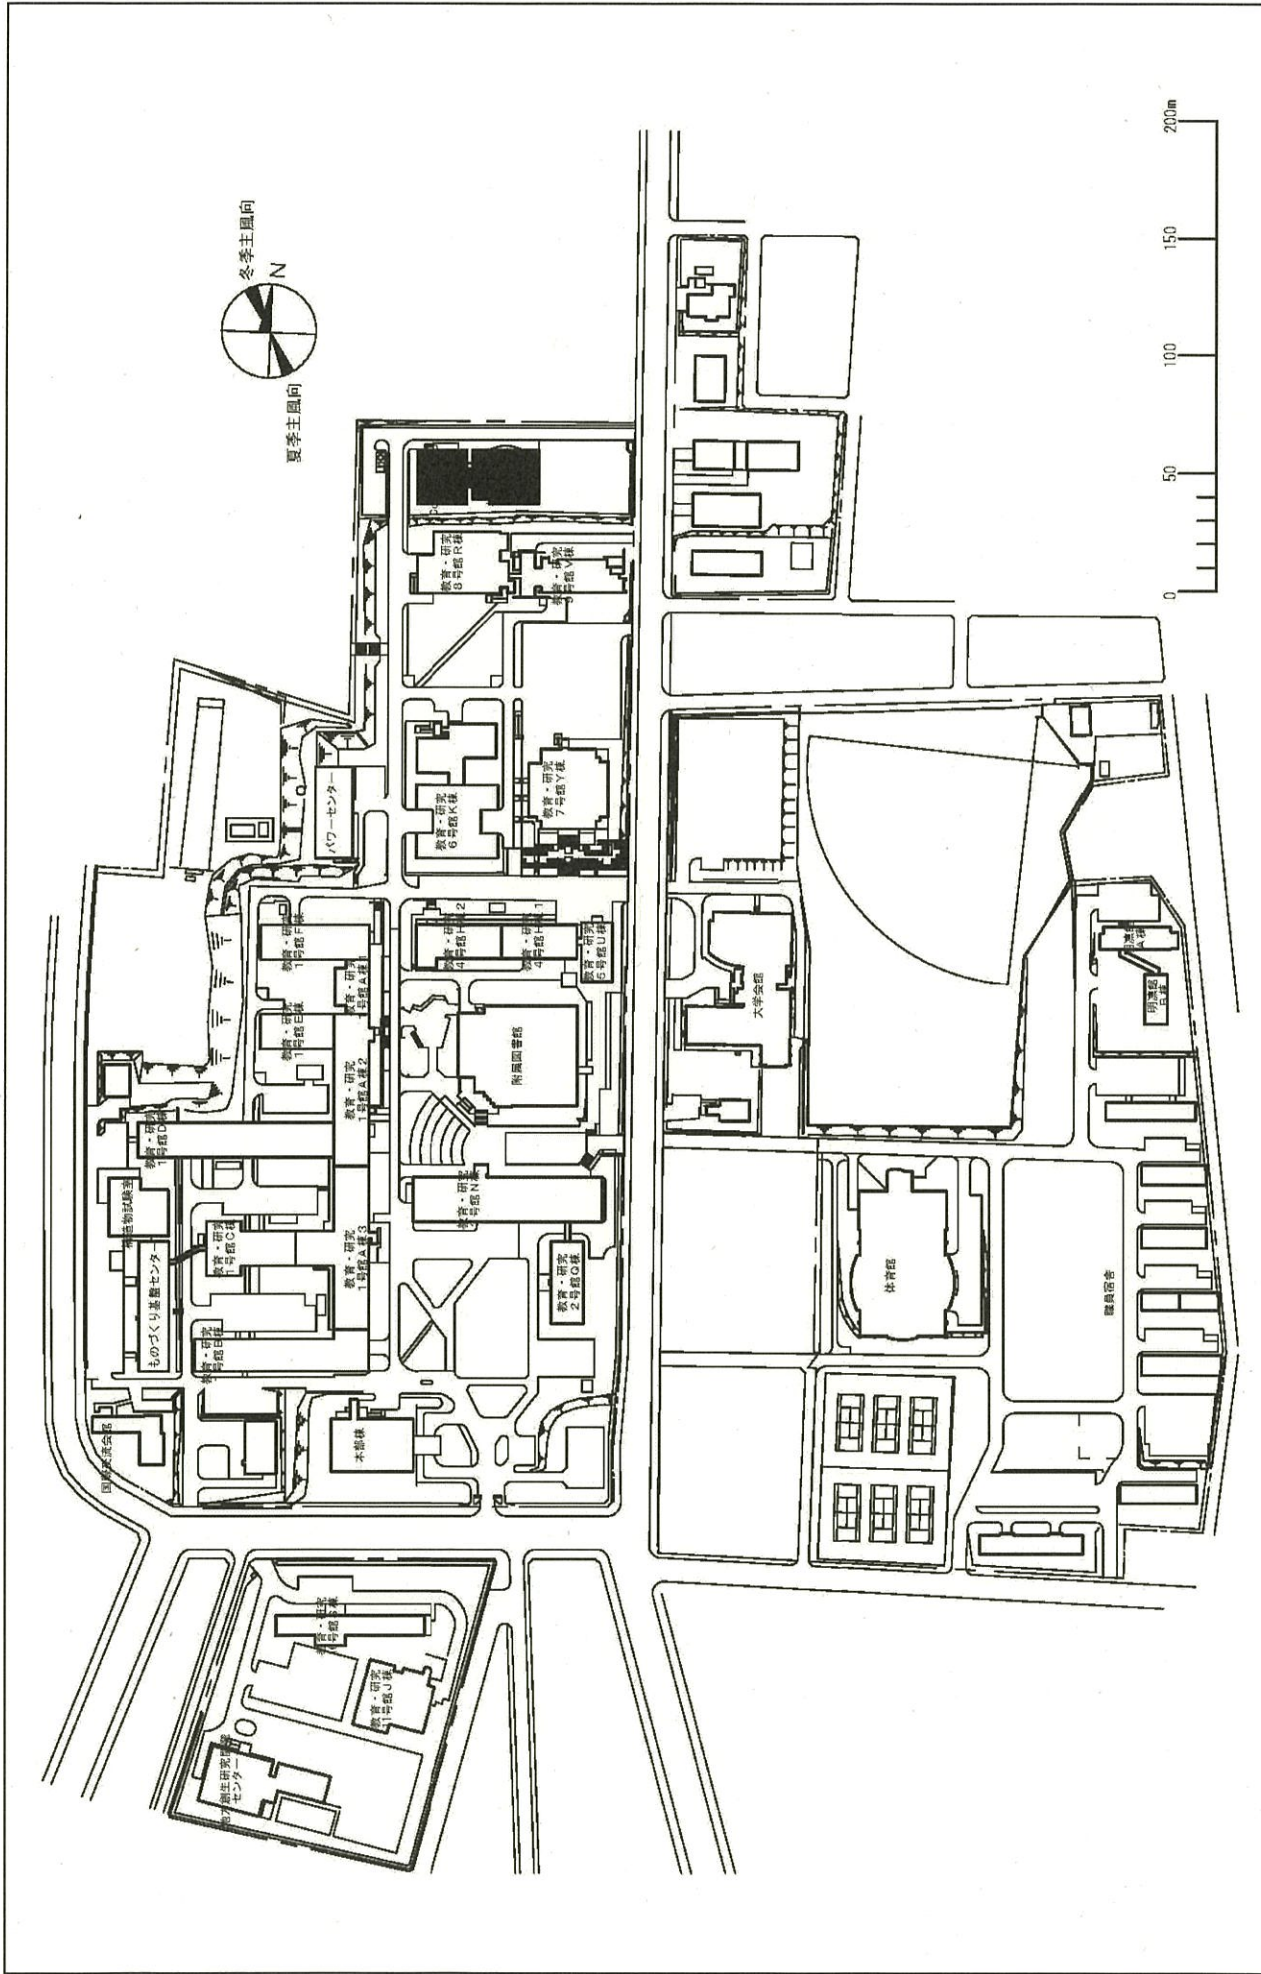


団地名	001 水元1	事業名	室蘭工業大学(水元)長寿命化促進事業	配置図	1/3,000
-----	---------	-----	--------------------	-----	---------

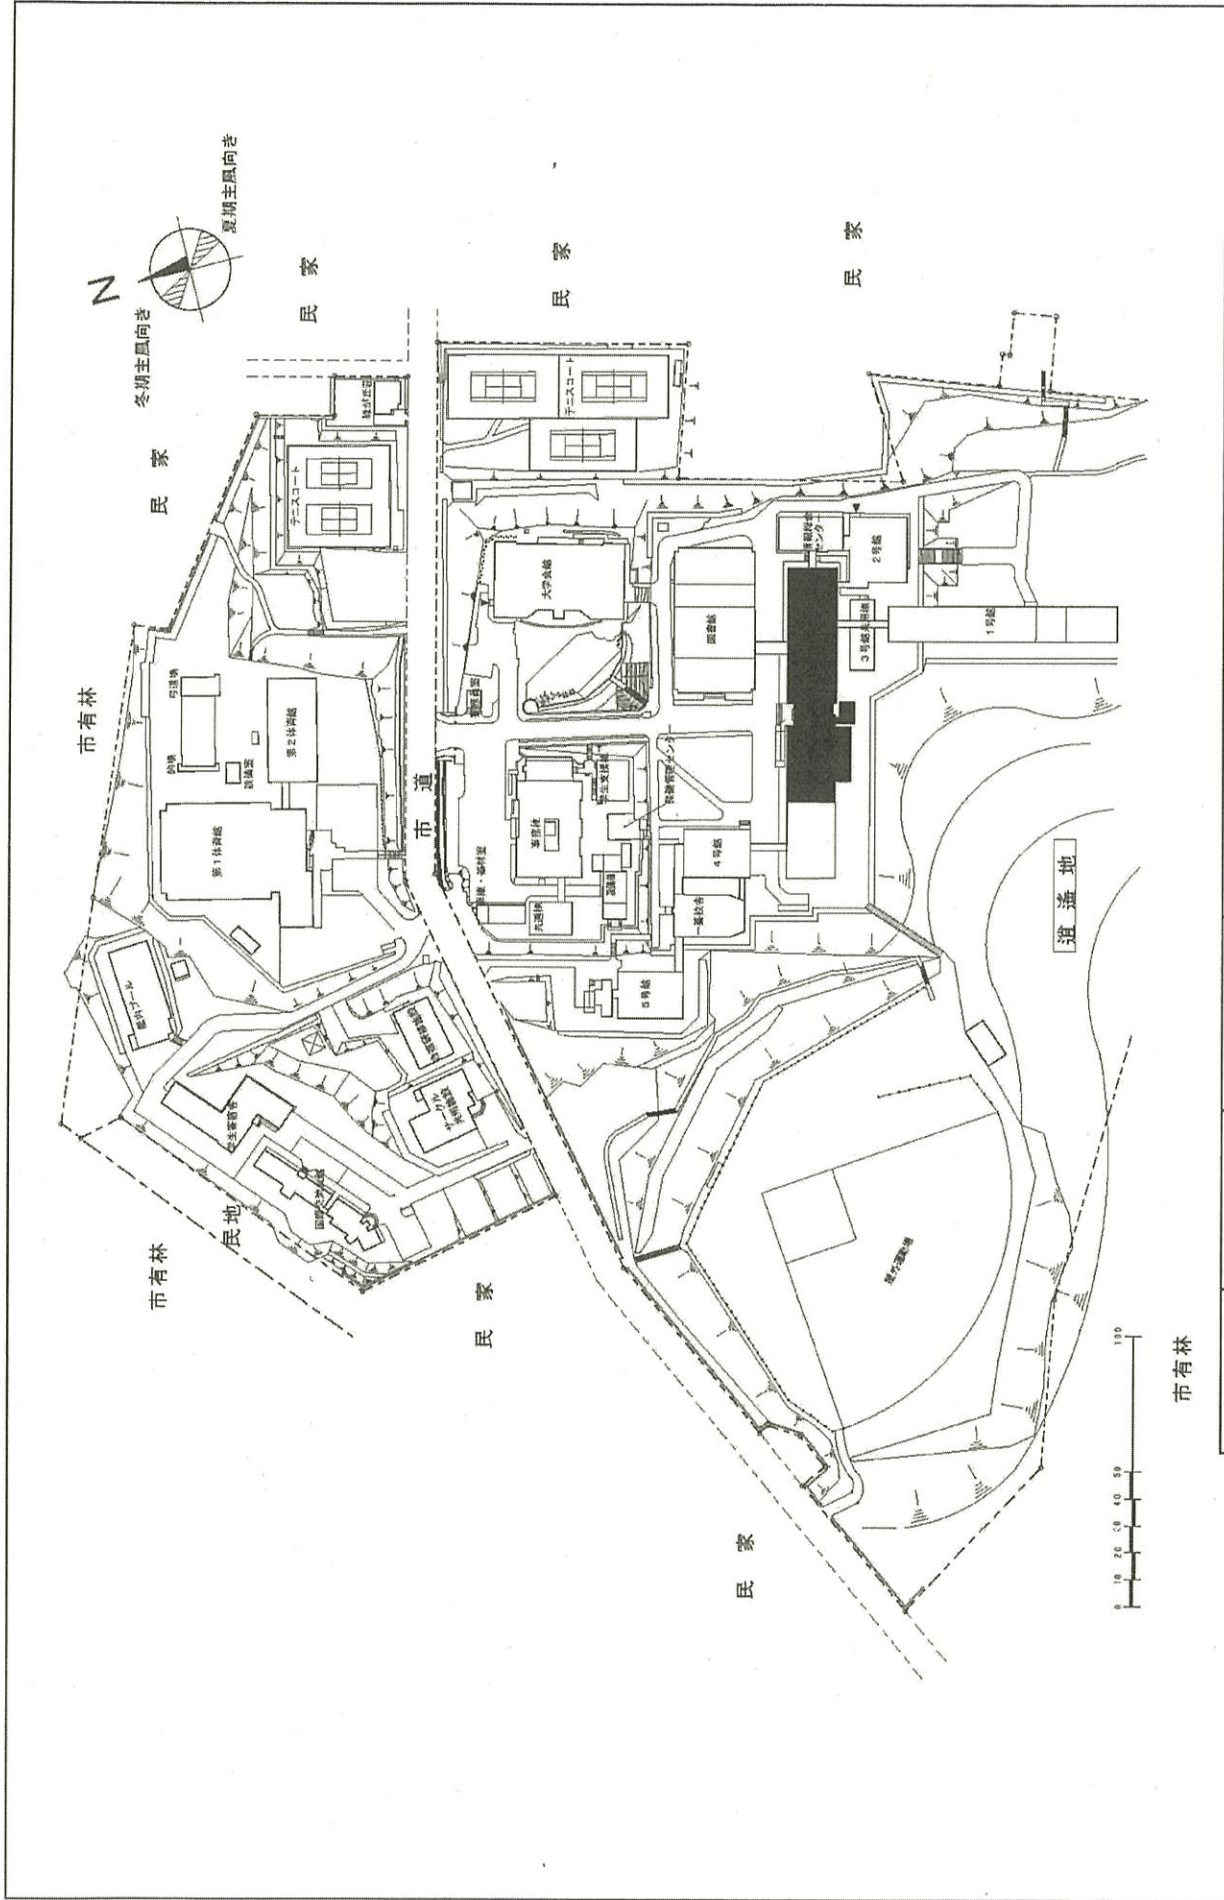


団地名	001 緑	事業名	小樽商科大学(緑)講義棟改修	配置図	1/2,500
-----	-------	-----	----------------	-----	---------

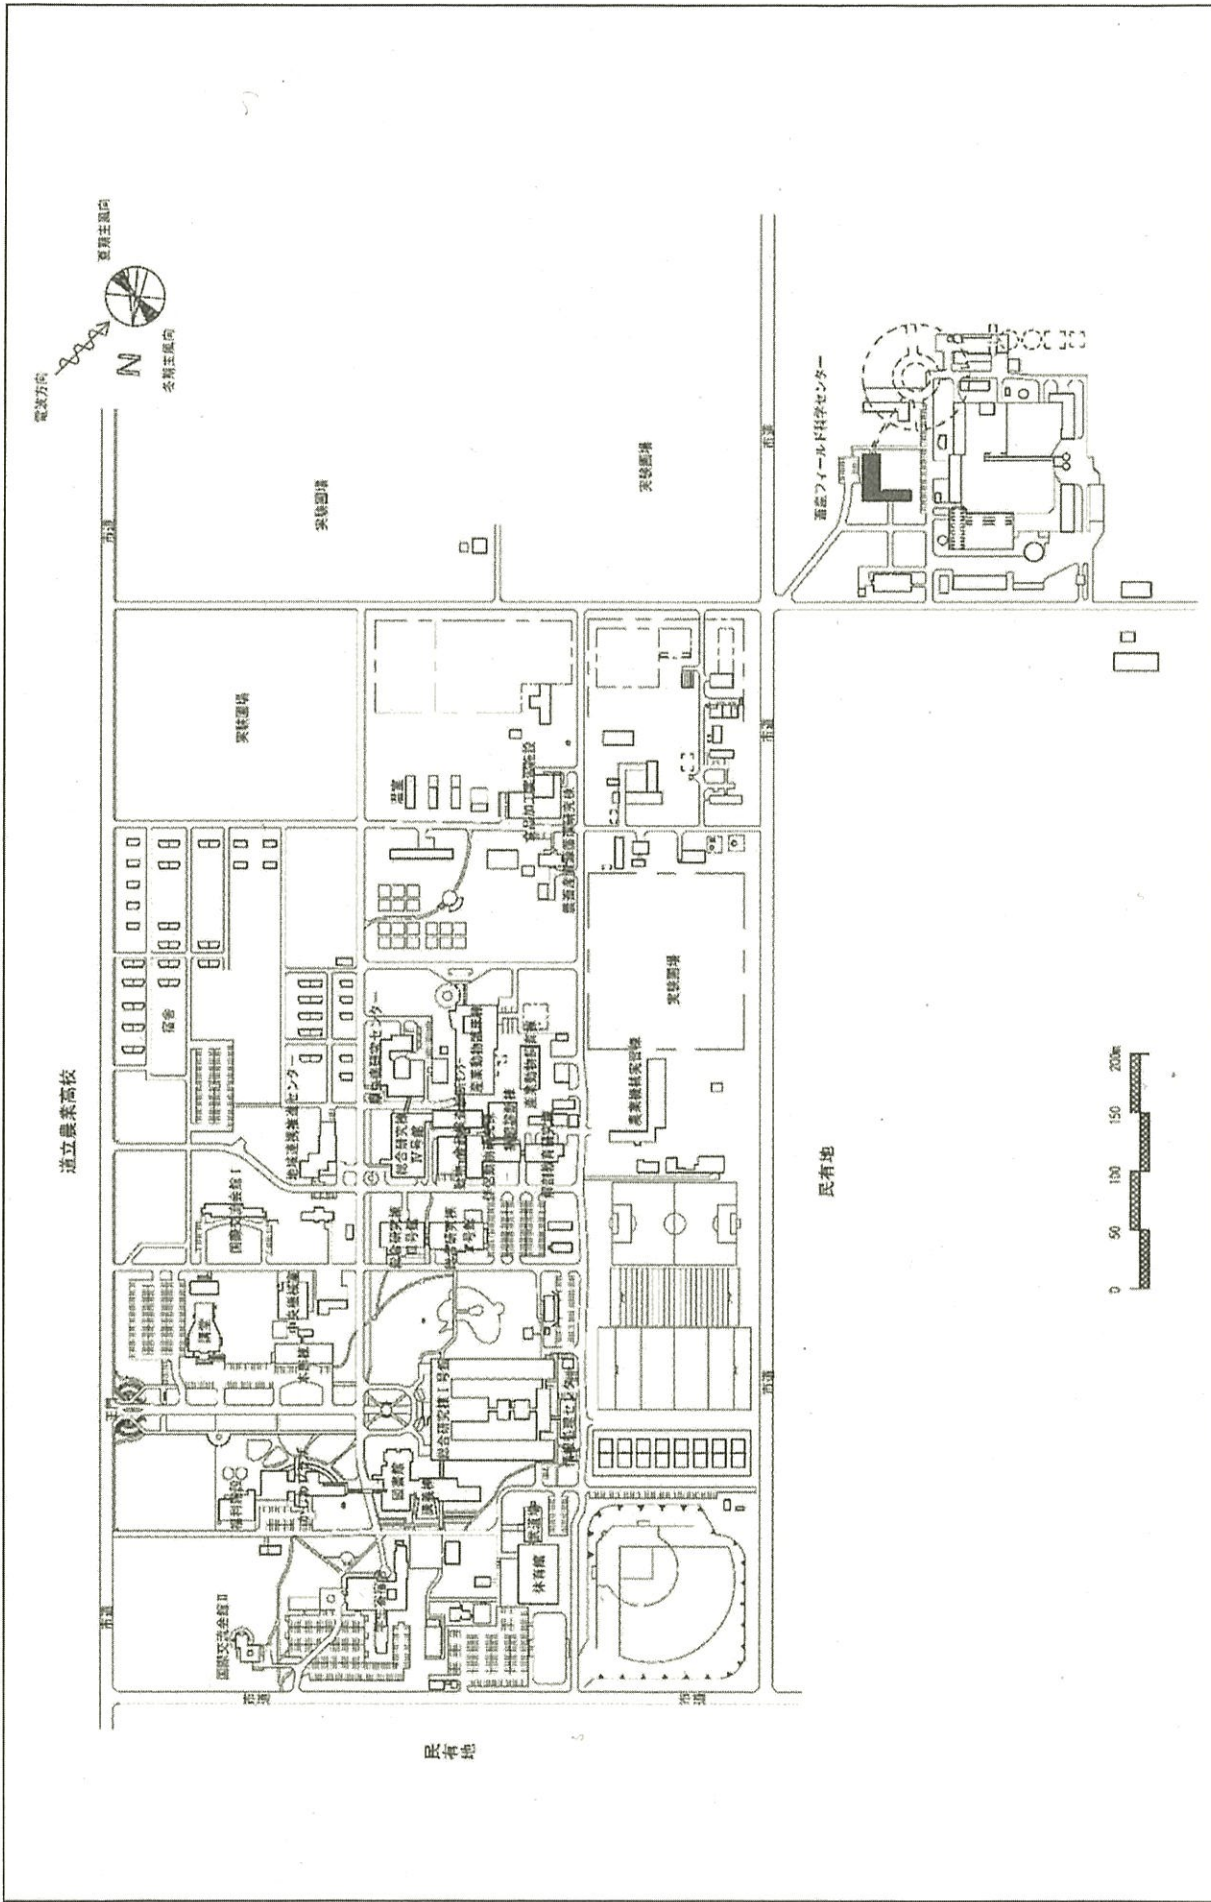


団地名	001稲田	事業名	帯広畜産大学(稲田)管理棟改修(農畜産系)	配置図	1/6,000
-----	-------	-----	-----------------------	-----	---------

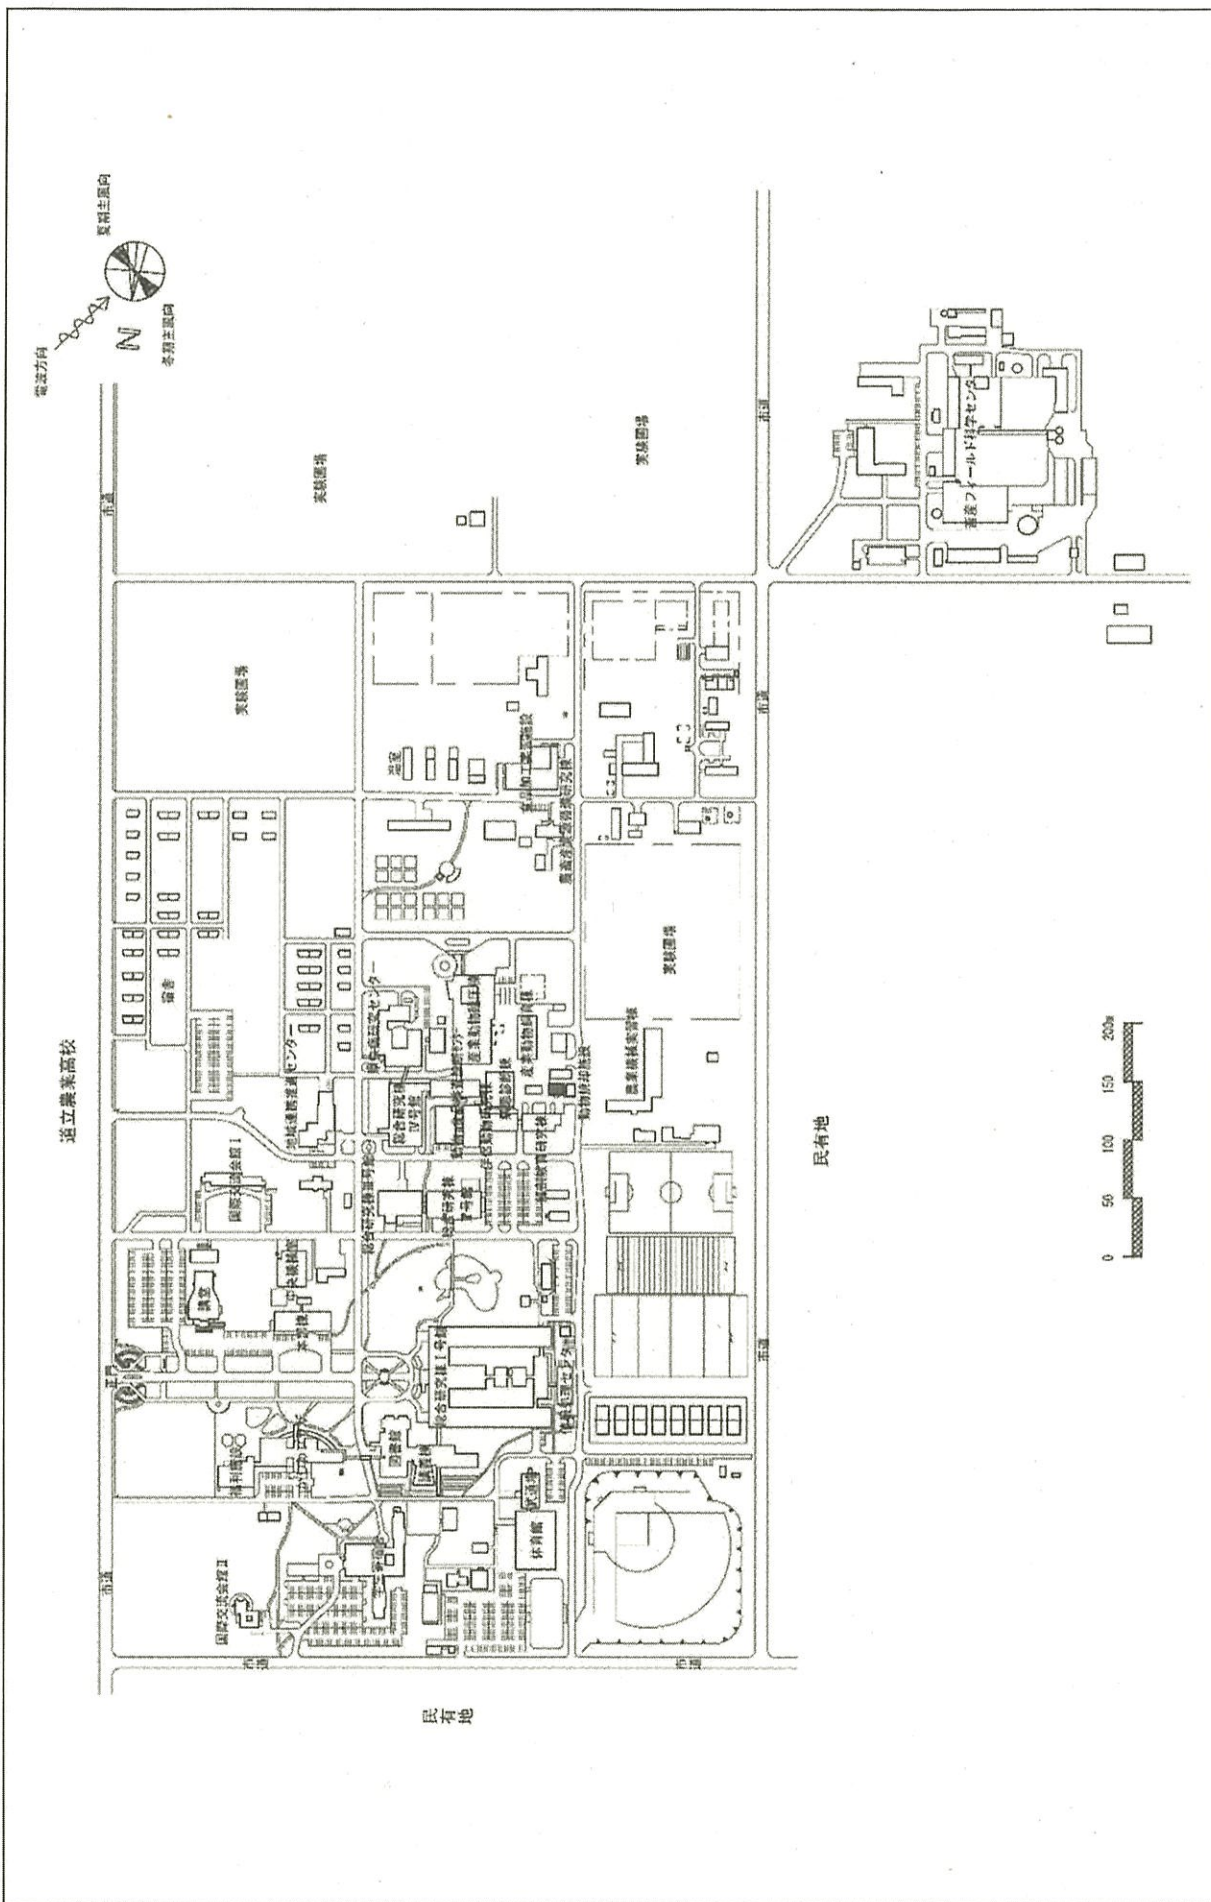


団地名	001稲田	事業名	帯広畜産大学(稲田)動物焼却施設改修	配置図	1/6,000
-----	-------	-----	--------------------	-----	---------

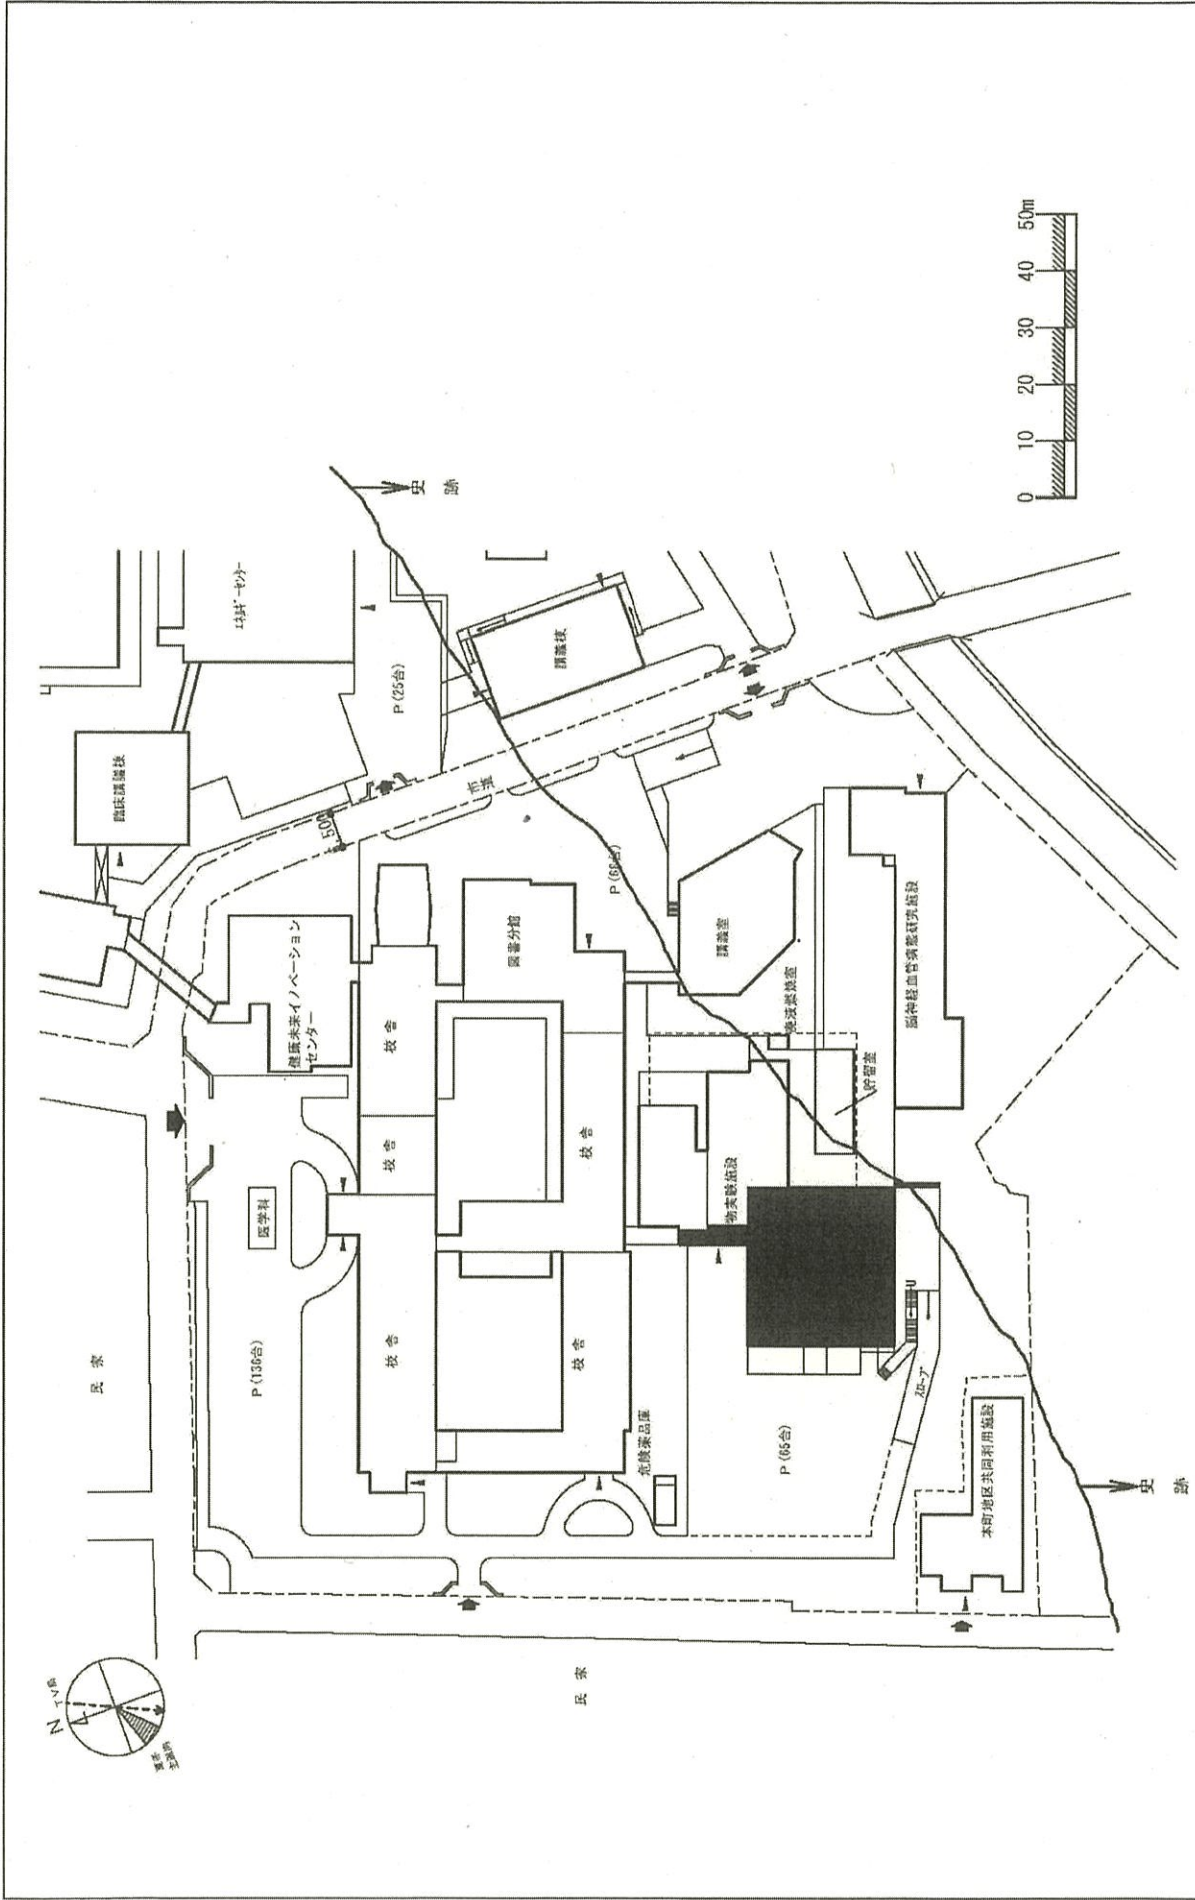

団地名	002 本町	事業名	弘前大学(本町)動物実験施設改修Ⅱ	配置図	1/1,200
-----	--------	-----	-------------------	-----	---------

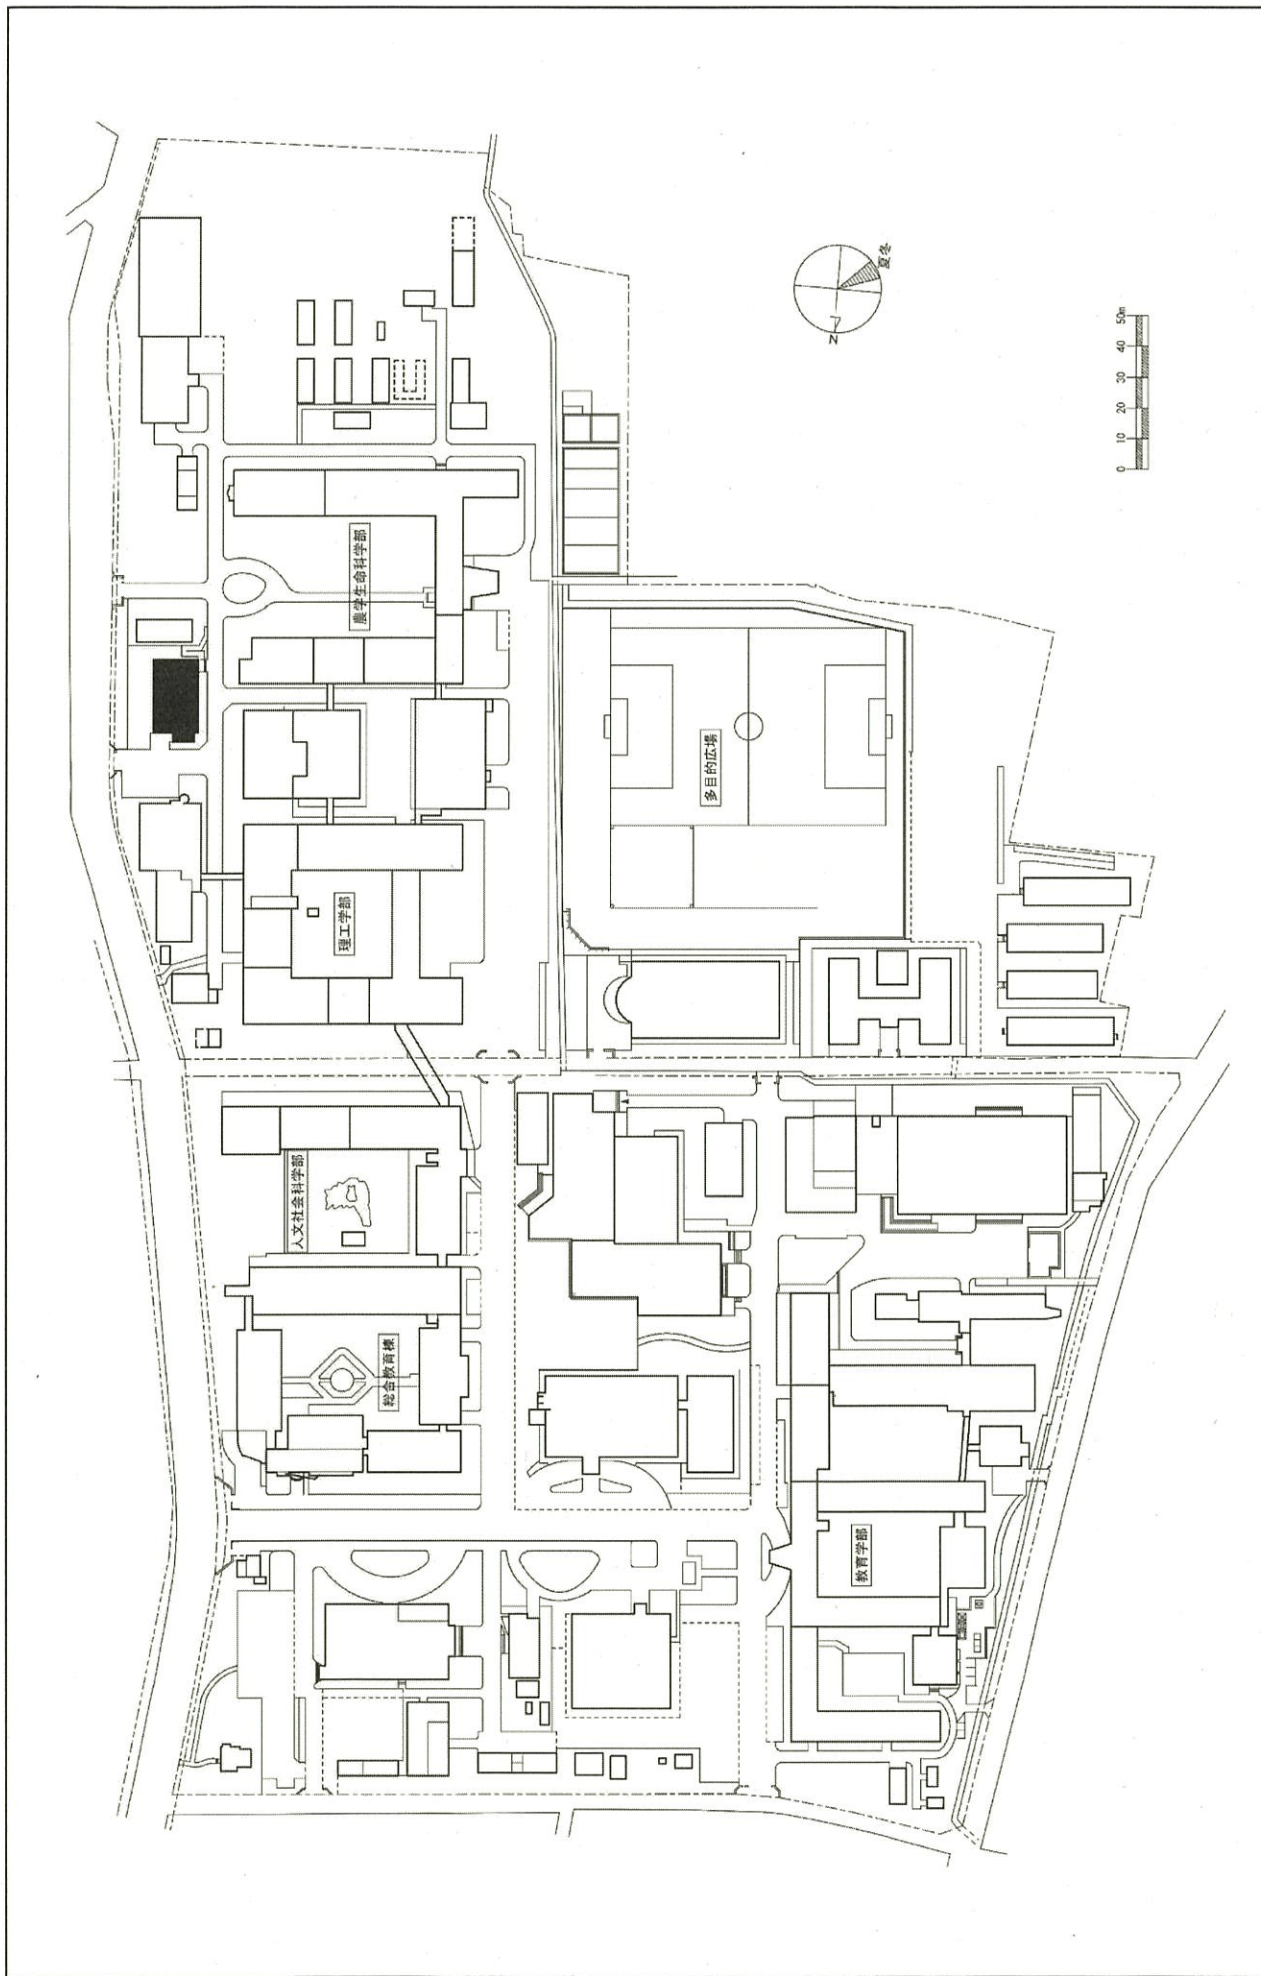

団 地 名	08弘前大学
事 業 名	弘前大学(文京町)長寿命化促進事業
配 置 図	1/2500

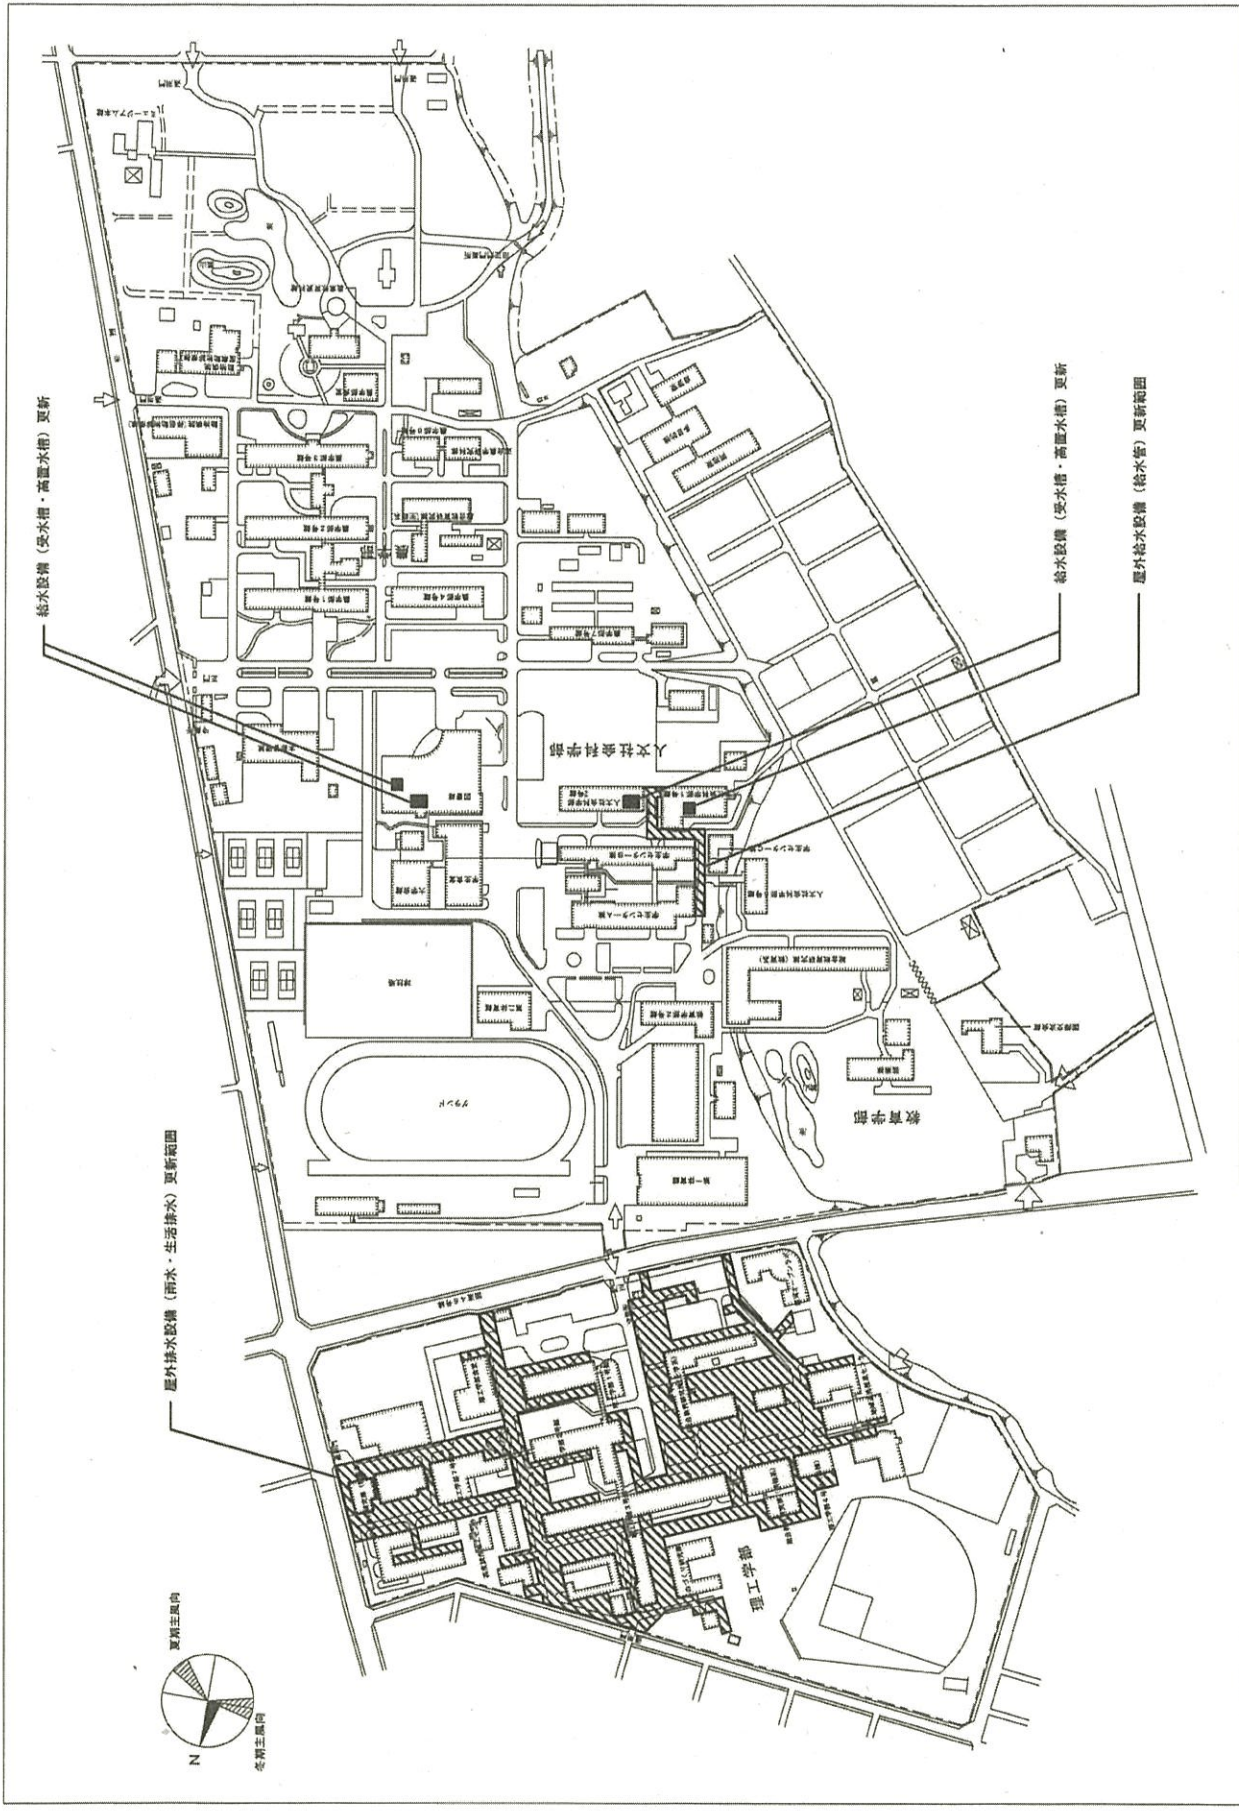

給水設備 (受水槽・高層水箱) 更新

屋外排水設備 (雨水・生活排水) 更新範囲


給水設備 (受水槽・高層水箱) 更新

屋外排水設備 (給水管) 更新範囲



団地名	001 上田	事業名	岩手大学 (上田) ライフライン再生Ⅱ (給排水設備)	配置図	1/4,500
-----	--------	-----	-----------------------------	-----	---------



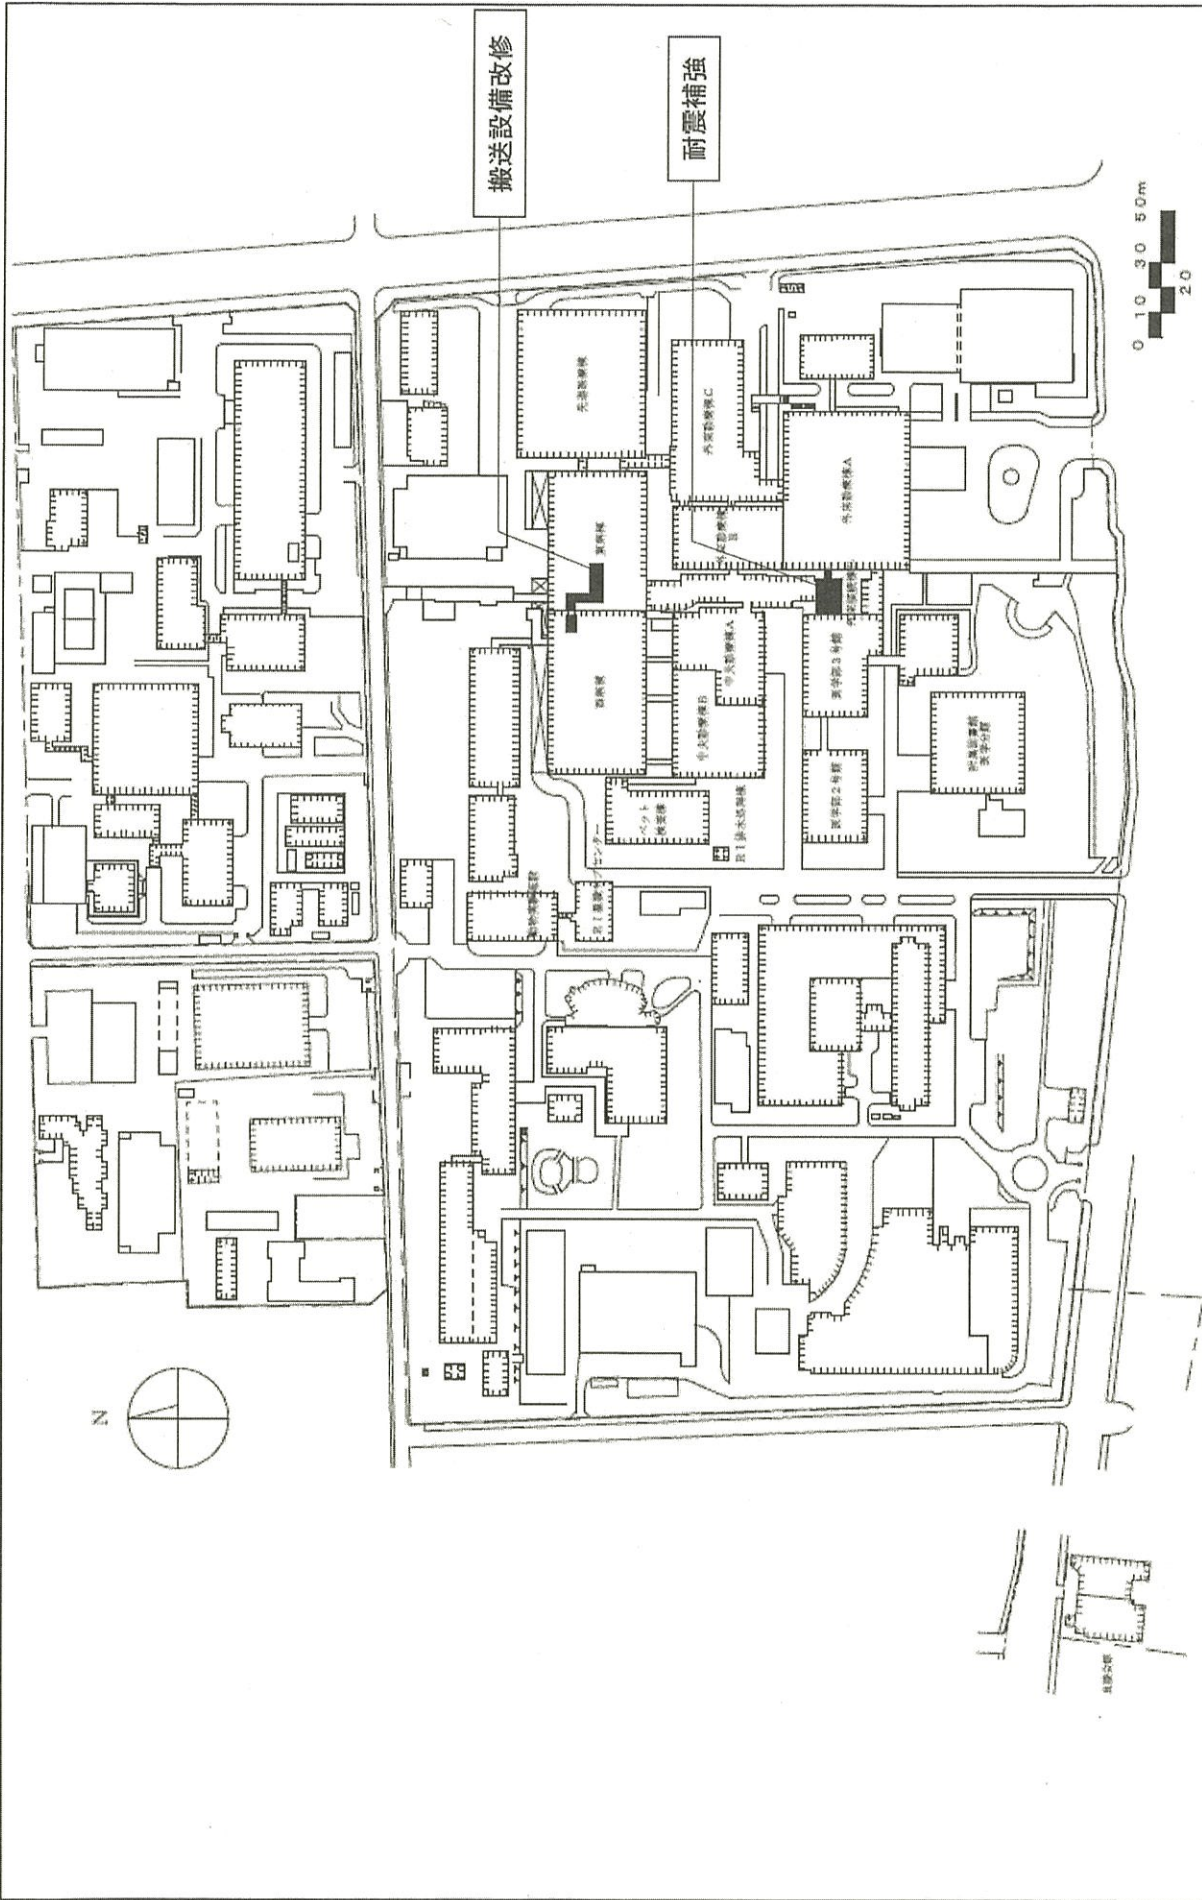

団地名	002 星陵	事業名	東北大学(医病)基幹・環境整備(搬送設備等)	配置図	1/3,000
-----	--------	-----	------------------------	-----	---------



1/3,000


配置図

東北大学(星陵)動物実験施設改修


事業名

002 星陵


団地名

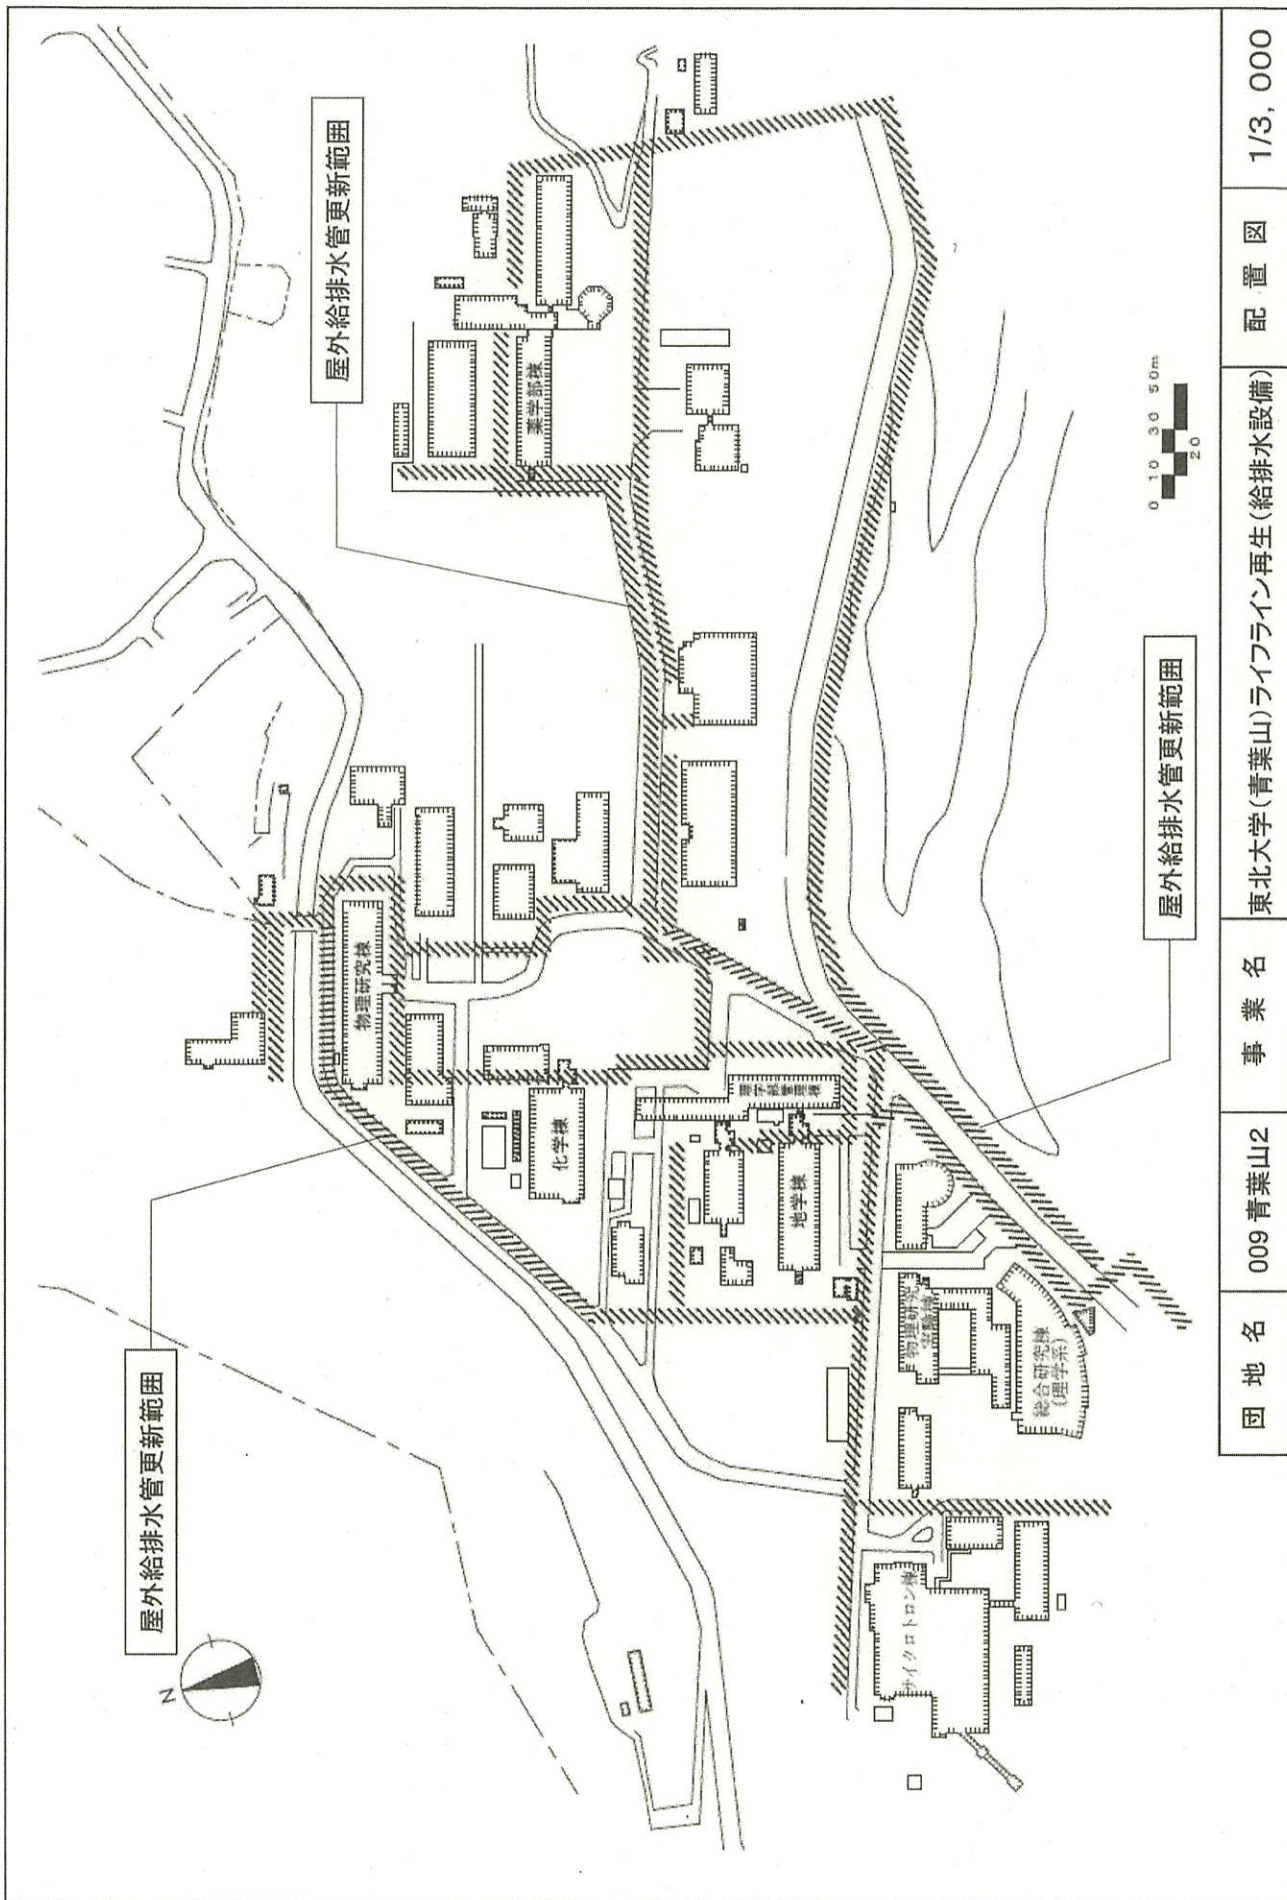


団地名	009 青葉山2	事業名	東北大学(青葉山)ライフライン再生(給排水設備)	配置図	1/3,000
-----	----------	-----	--------------------------	-----	---------

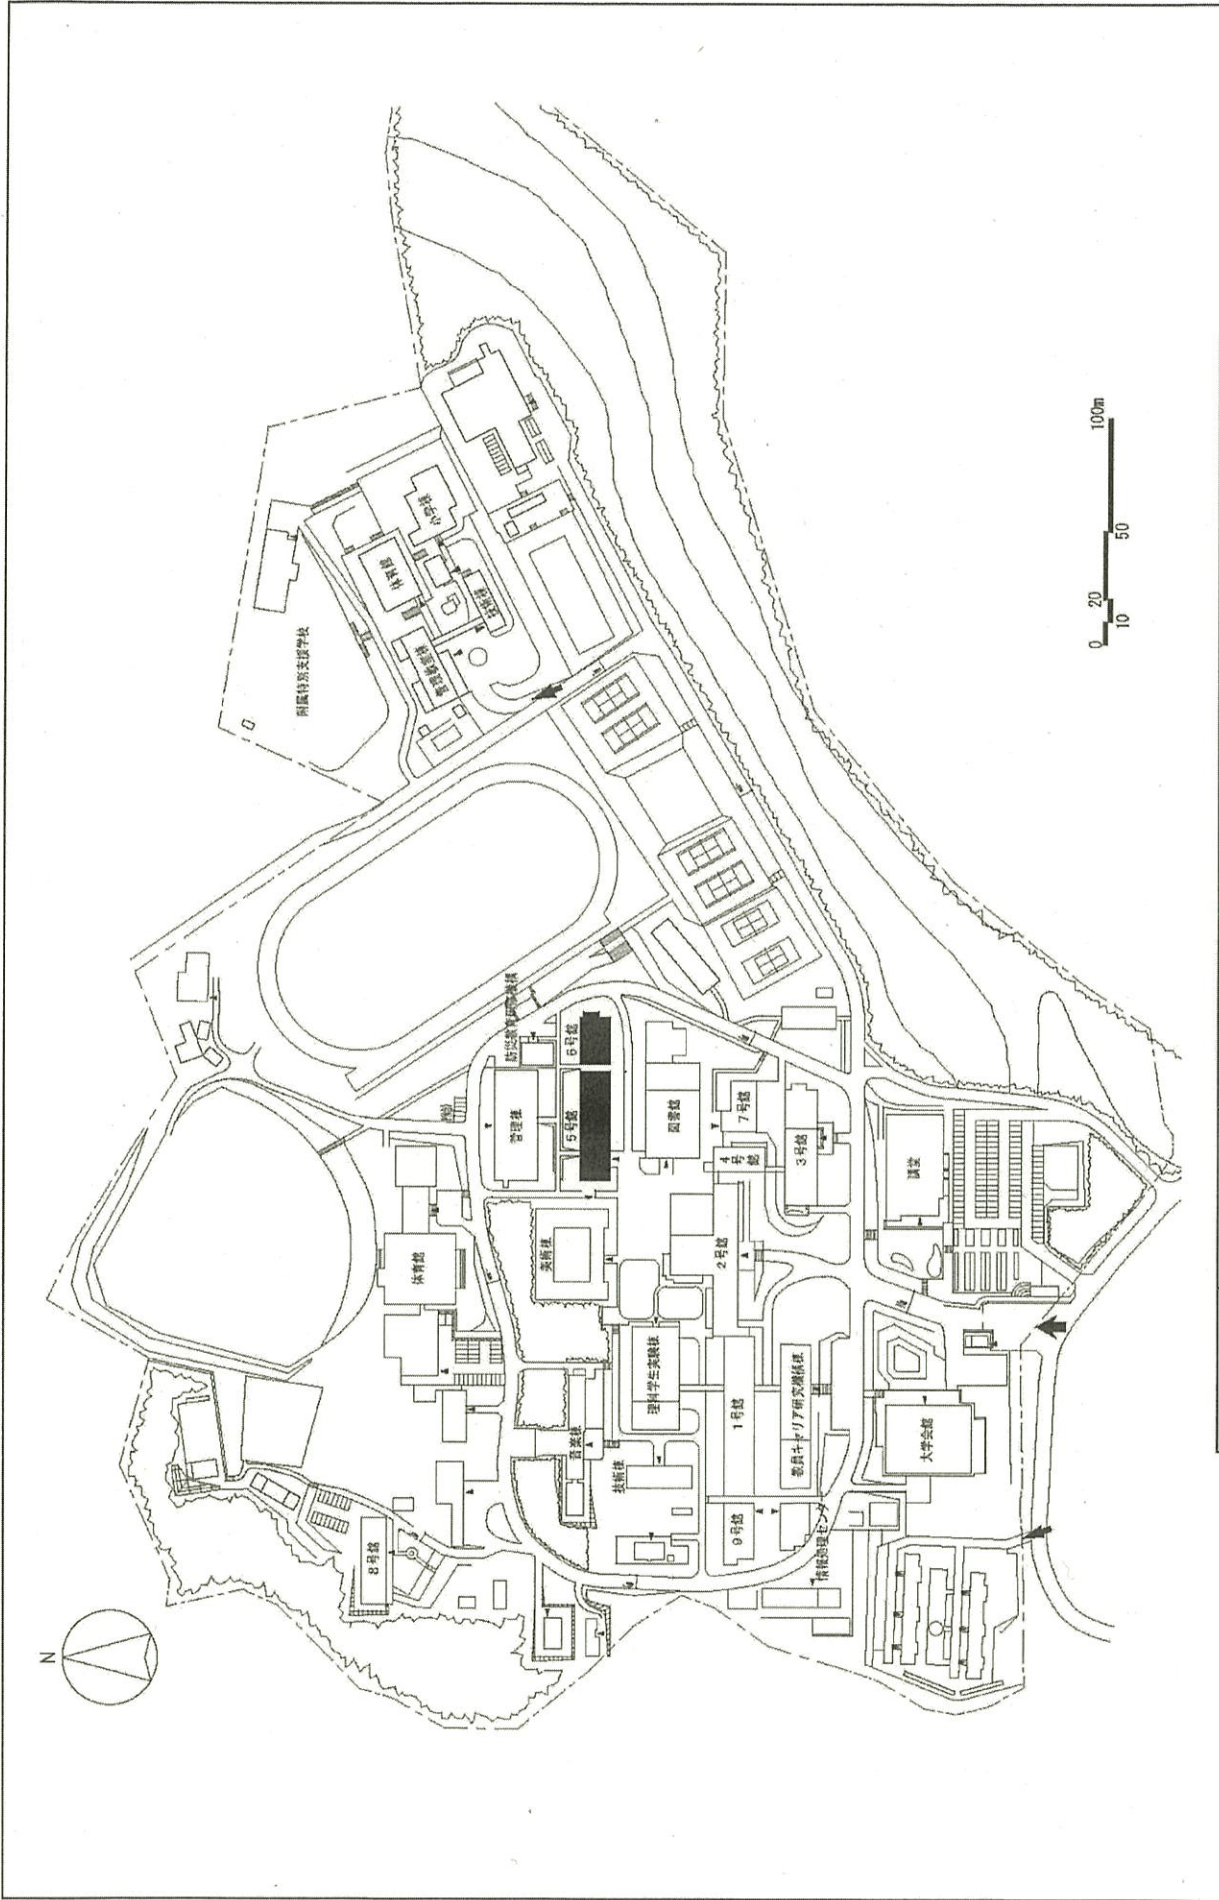

団地名	001 青葉山	事業名	宮城教育大学(青葉山) 総合研究棟改修(教育学系)	配置図	1/3000
-----	---------	-----	------------------------------	-----	--------

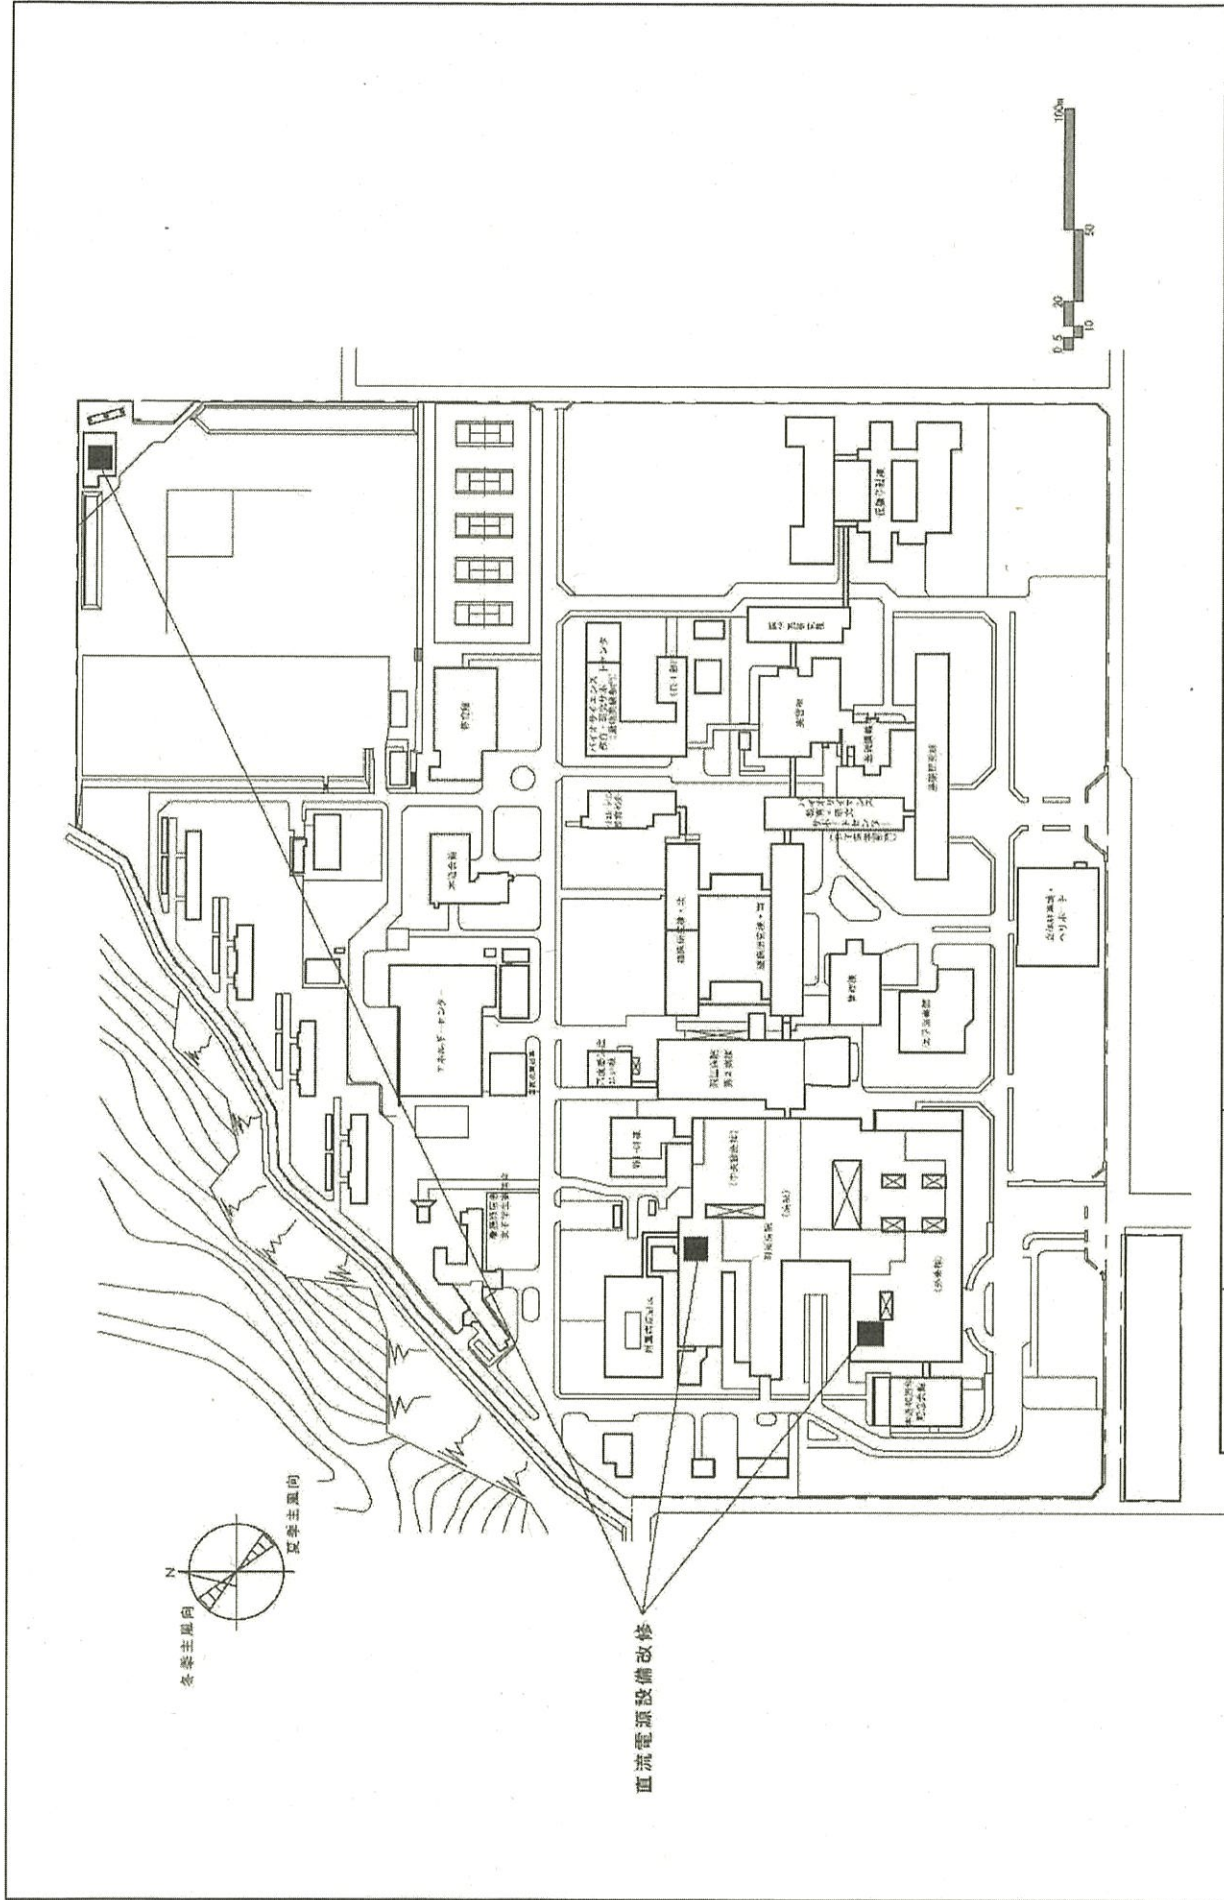

団地名	017本道	事業名	秋田大学(医病)ライフライン再生(直流電源設備等)	配置図	1/3,000
-----	-------	-----	---------------------------	-----	---------

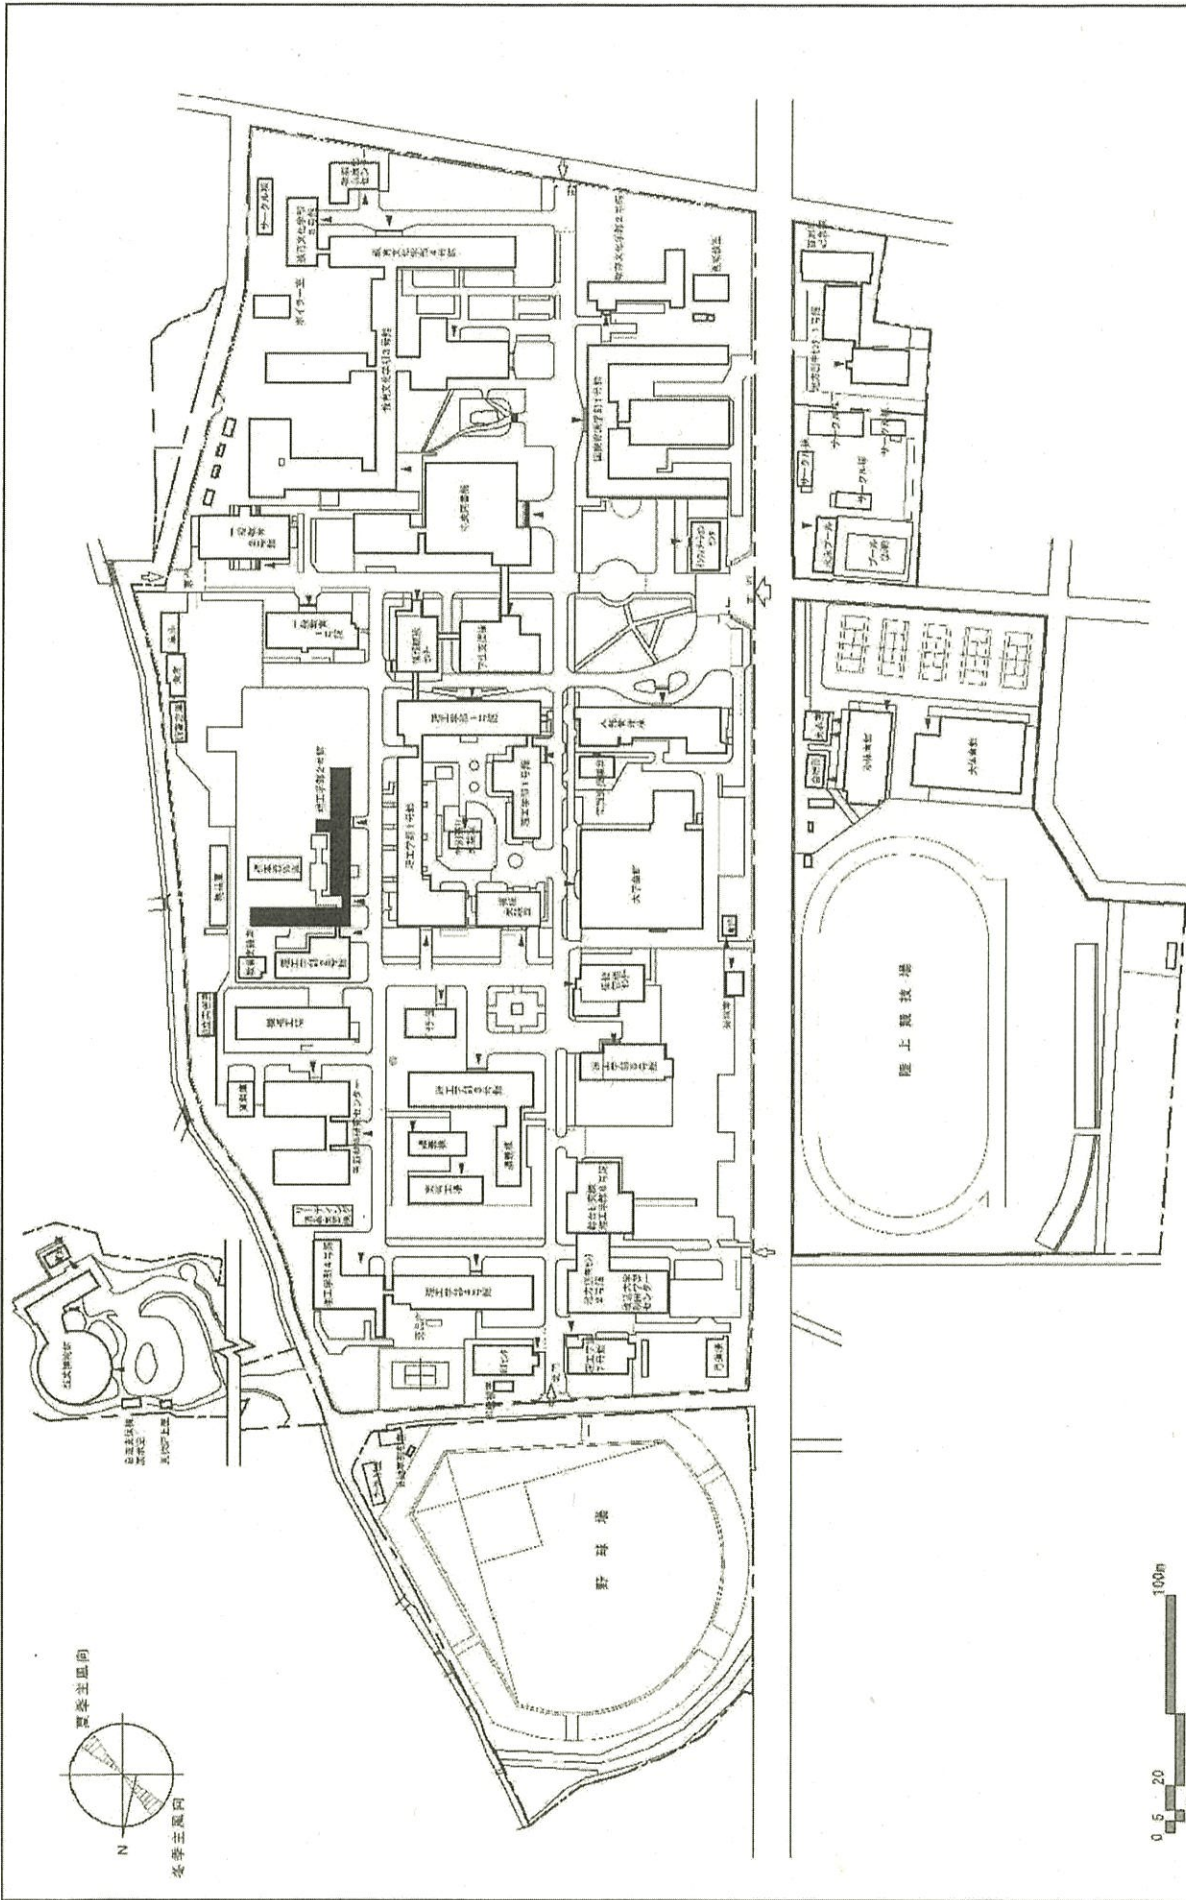

1/3,000


配置図

秋田大学(手形)総合研究棟改修(理工学系)

事業名


001 手形

団地名

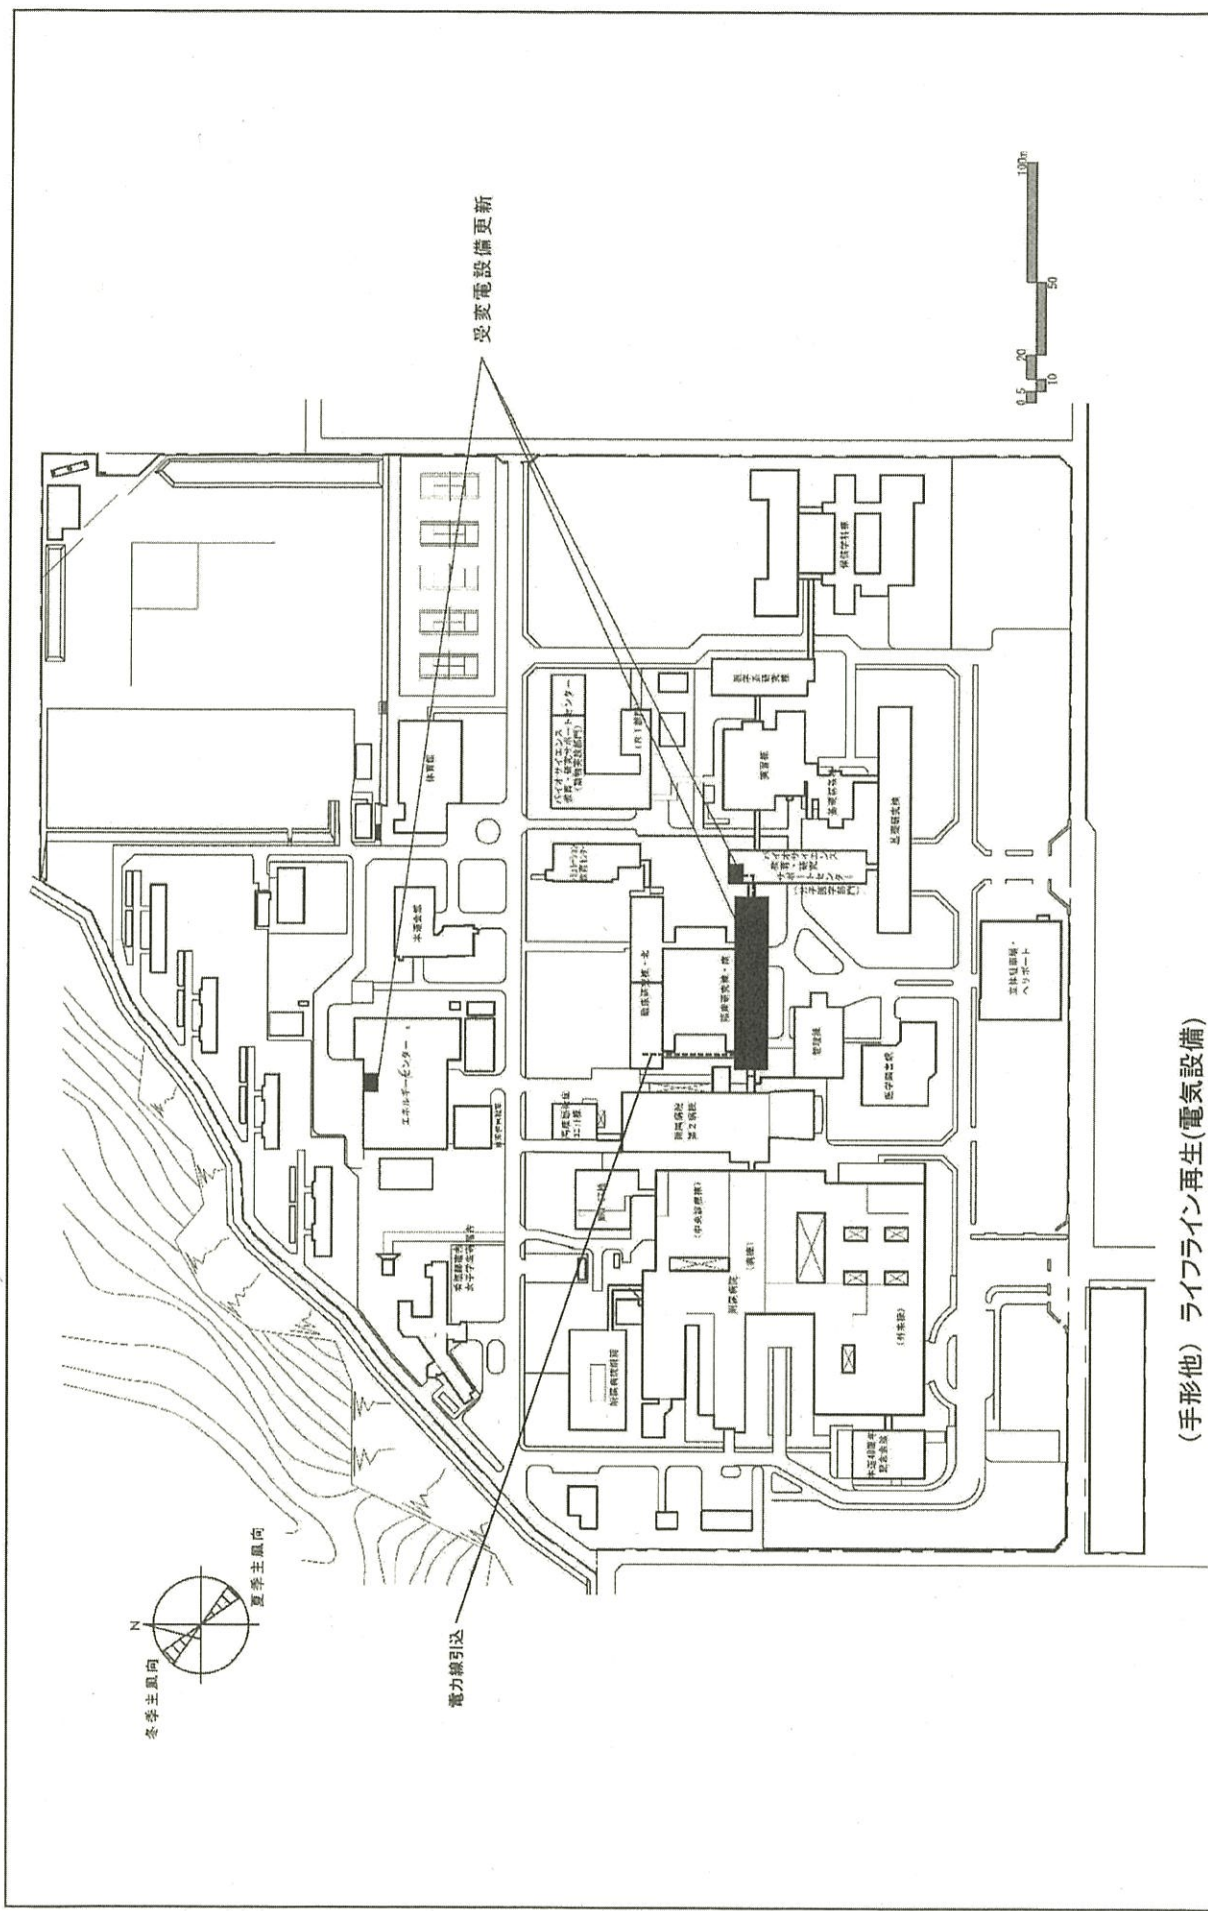

(手形他) ライフライン再生(電気設備)


団地名	017 本道	事業名	秋田大学(本道)ライフライン再生(電気設備)	配置図	1/3,000
-----	--------	-----	------------------------	-----	---------

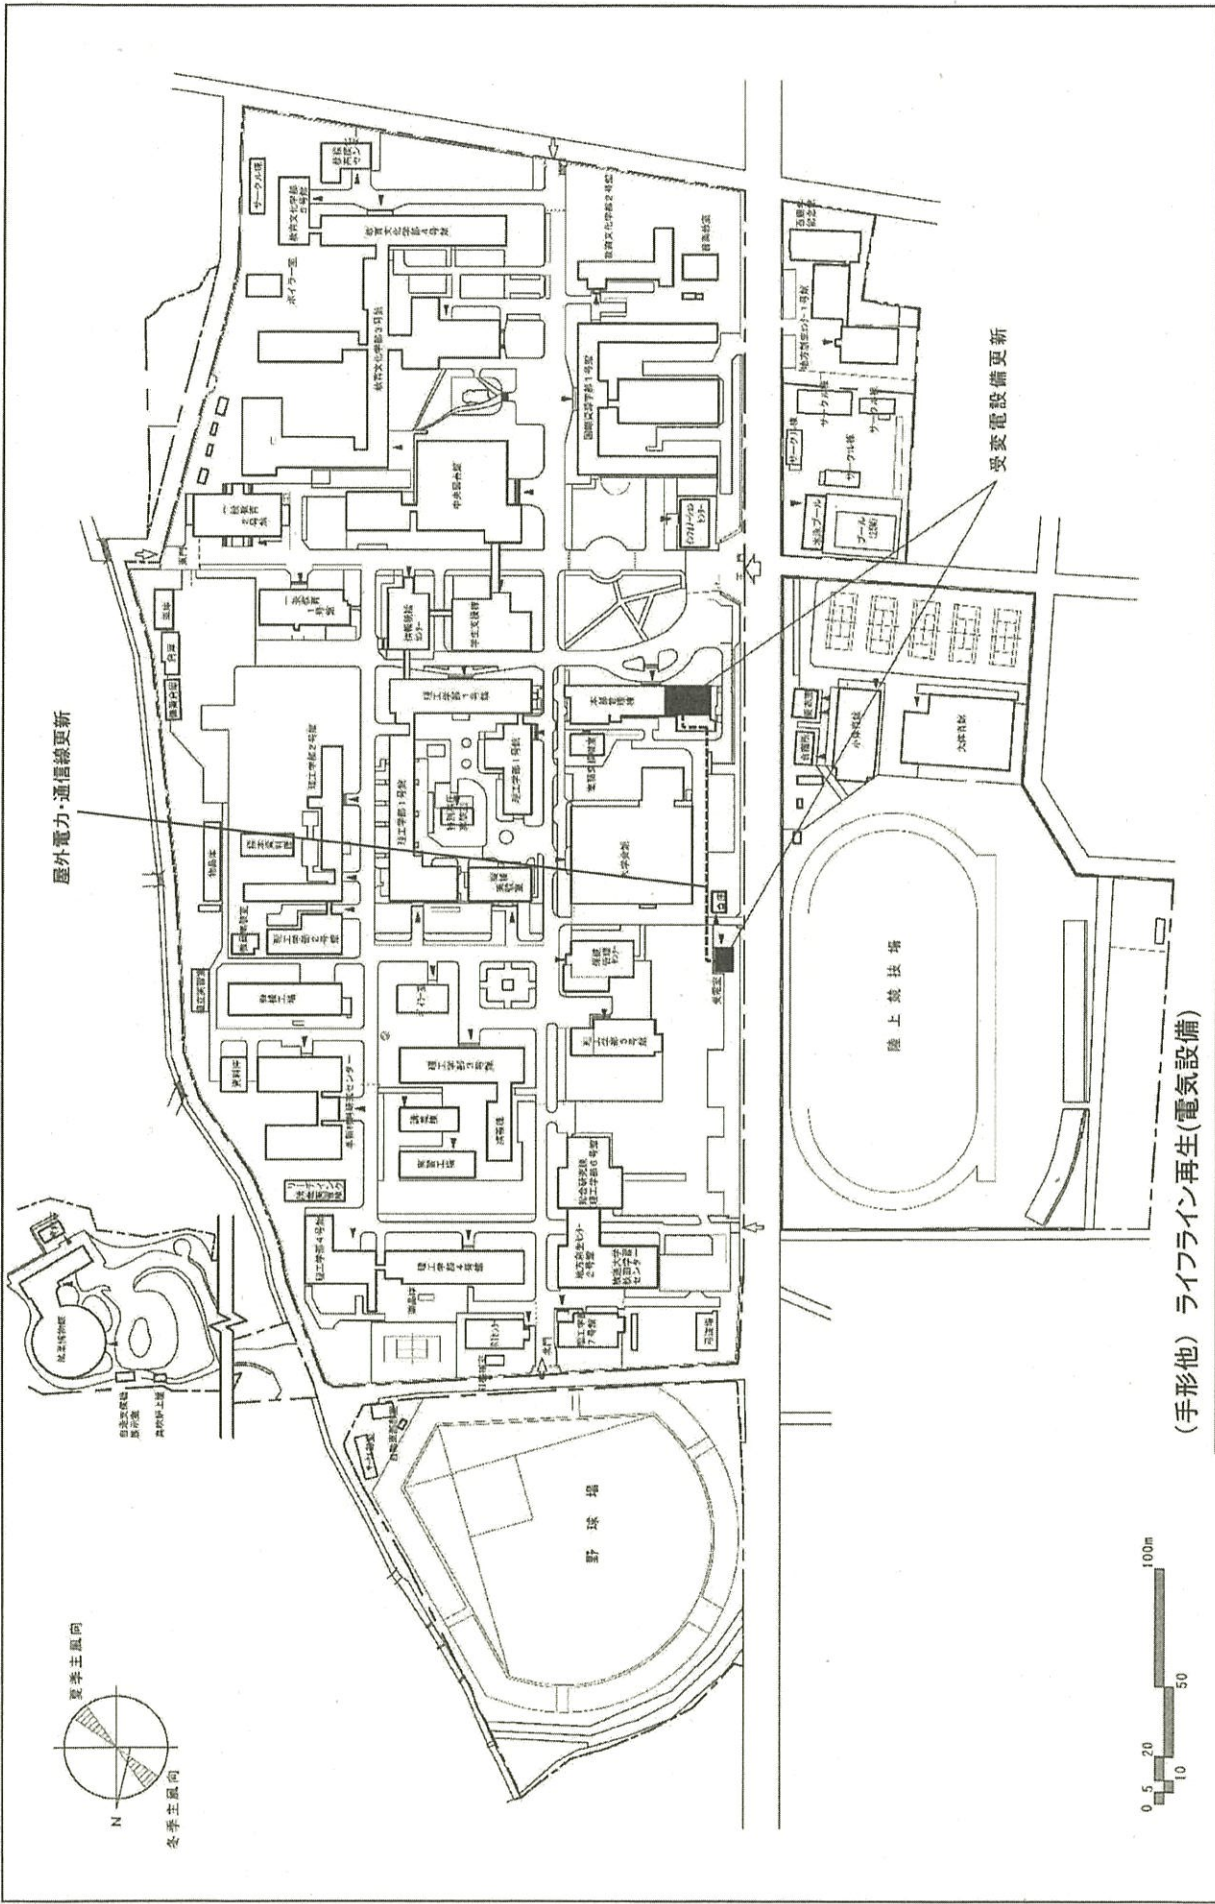


(手形他) ライフライン再生(電気設備)

団地名	001 手形	事業名	秋田大学(手形)ライフライン再生(電気設備)	配置図	1/3,000
-----	--------	-----	------------------------	-----	---------



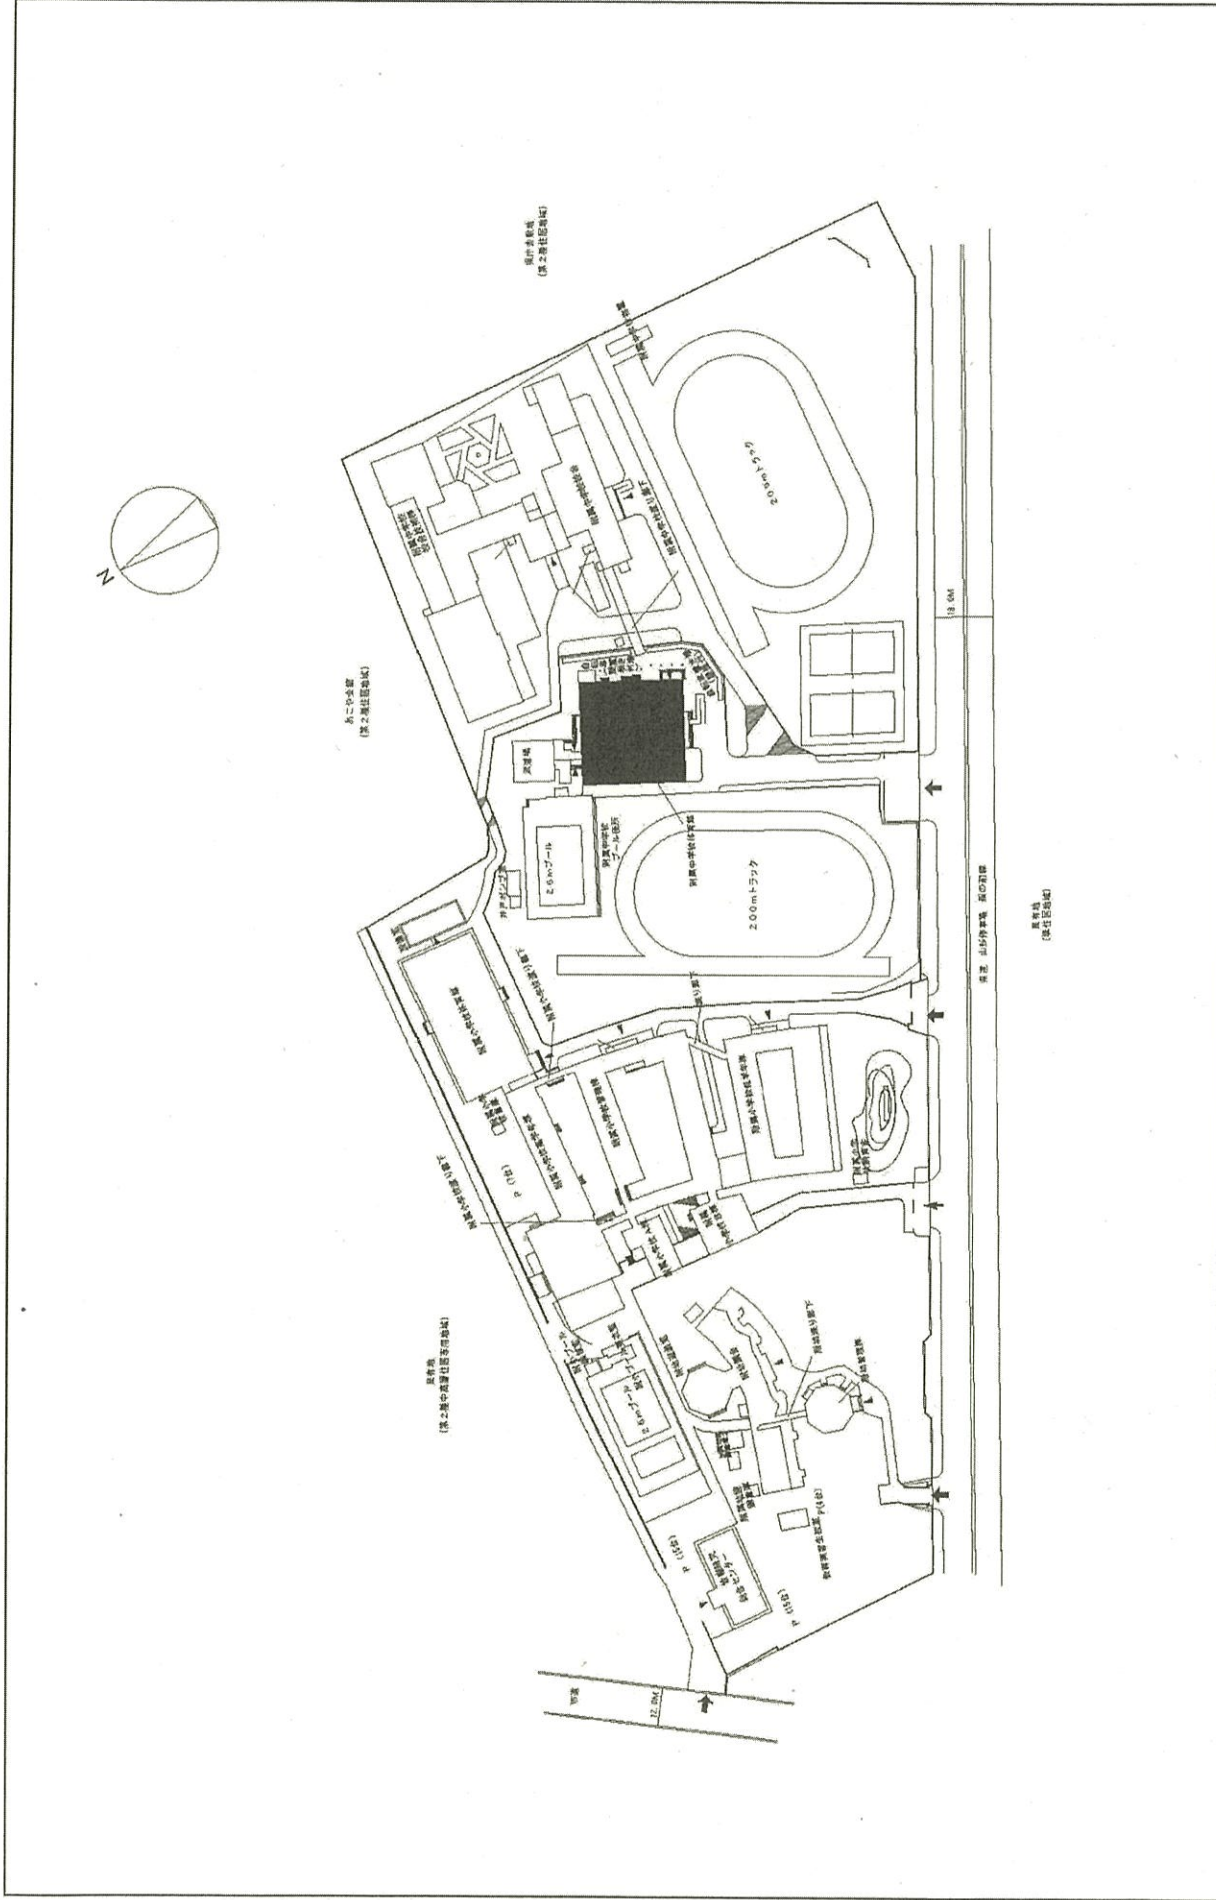

団地名	006 松波	事業名	山形大学(松波(附中))屋内運動場改修	配置図	1/1500
-----	--------	-----	---------------------	-----	--------

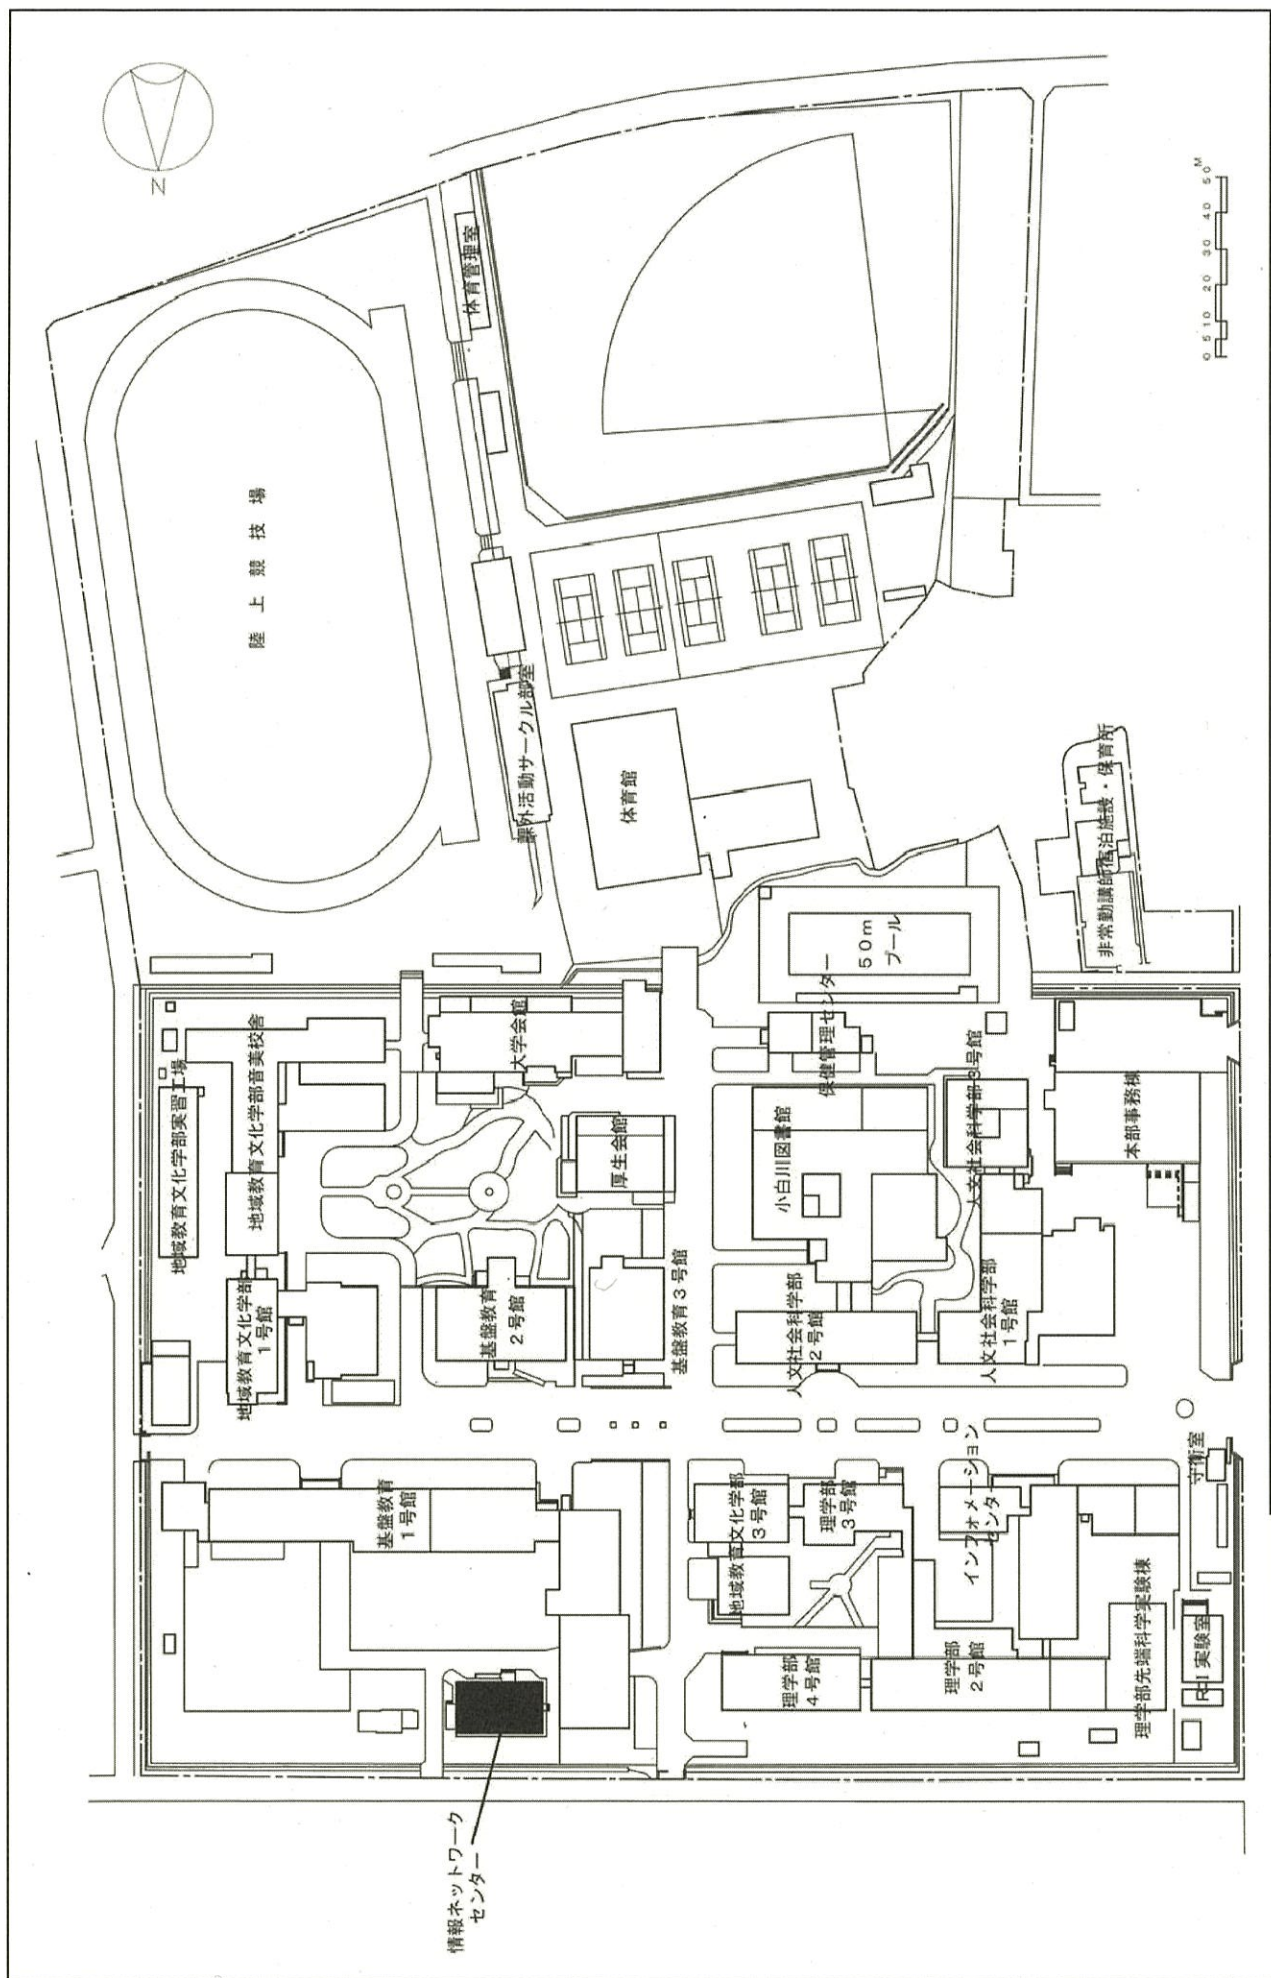

1/2000

配置図

山形大学(小白川)長寿寿命化促進事業


事業名

001 小白川


団地名



事業名 福島大学 (金谷川) 教育実習棟改修 (芸術系) 配置図 1/5000

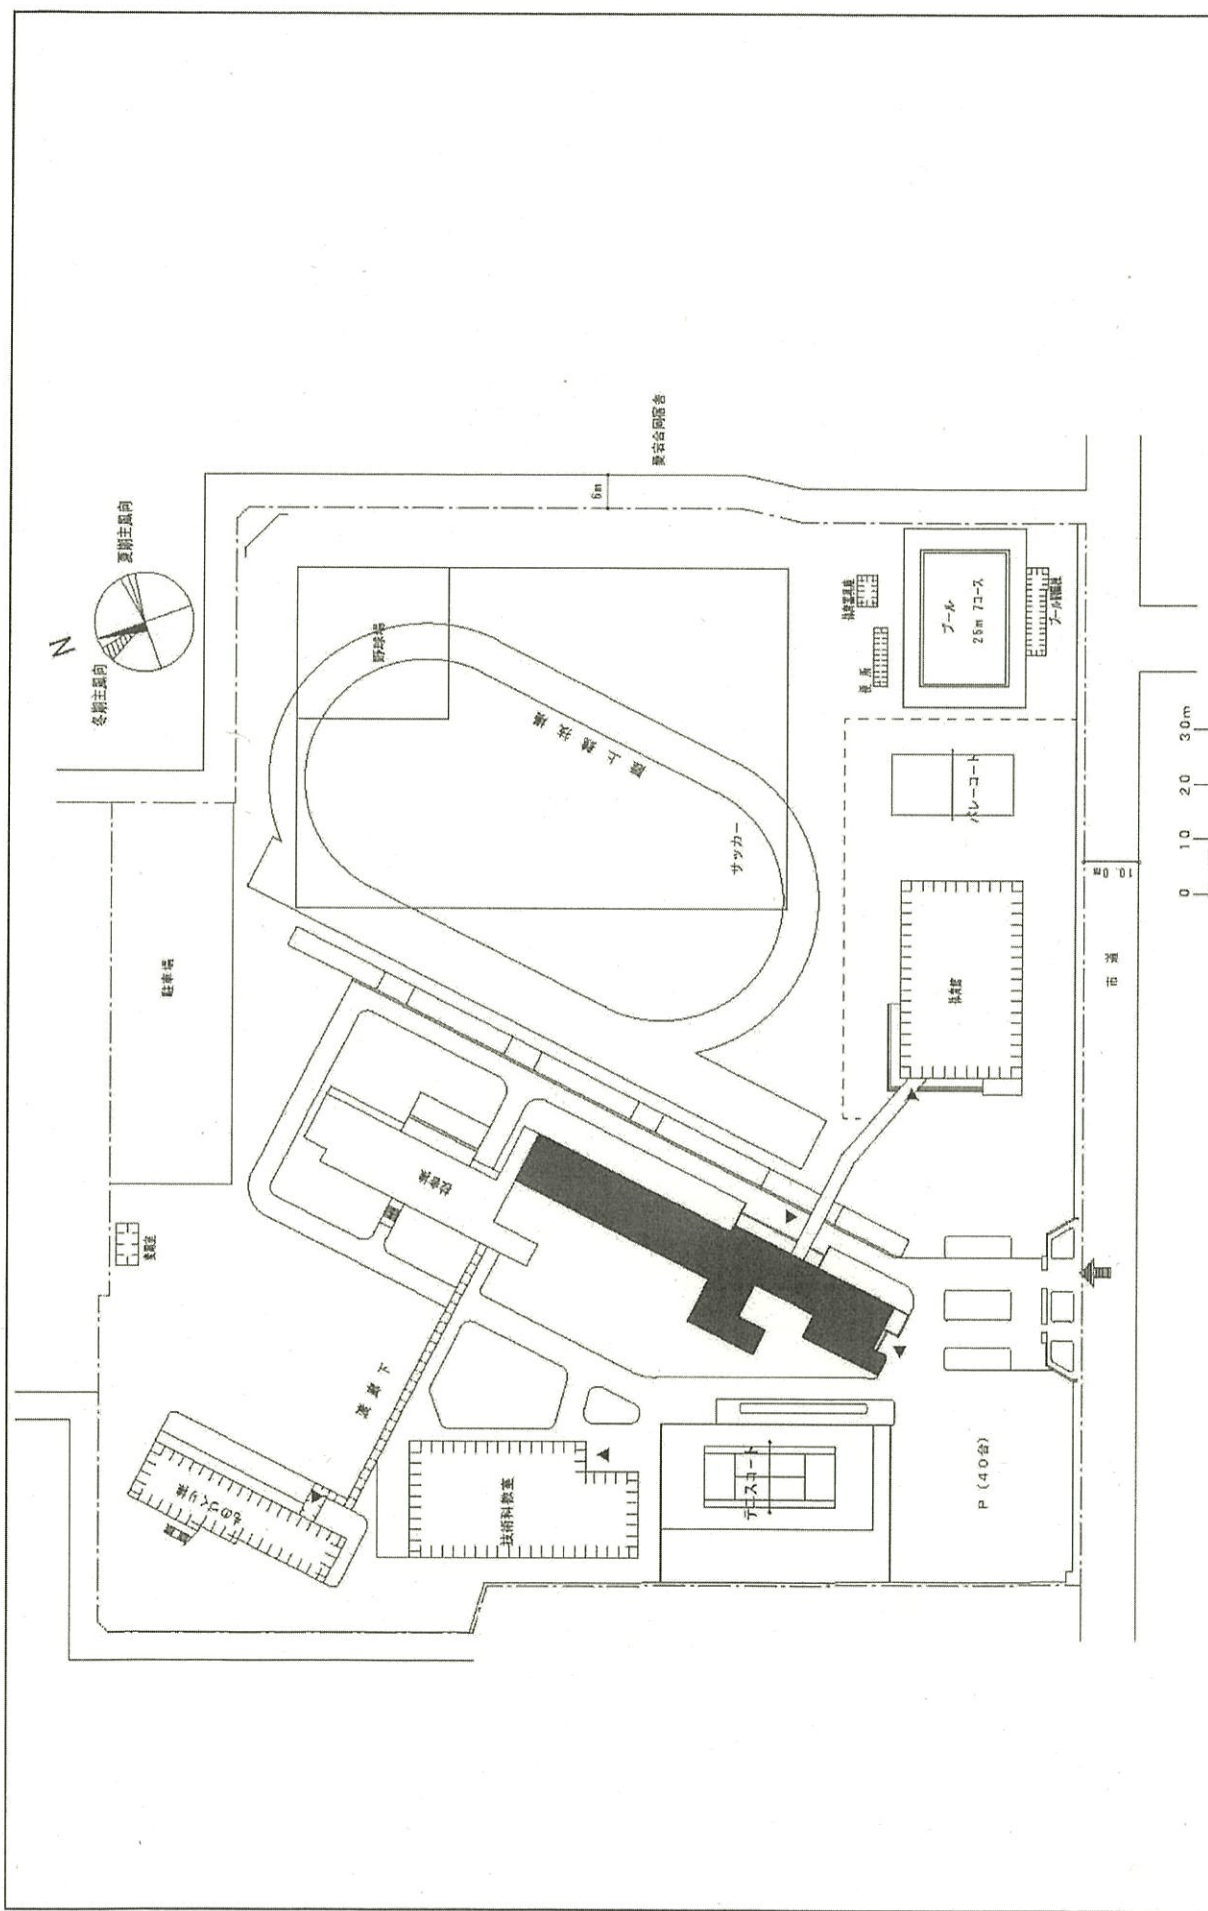

団地名	006 文京1-3	事業名	茨城大学(文京(附中))校舎改修	配置図	1/1500
-----	-----------	-----	------------------	-----	--------

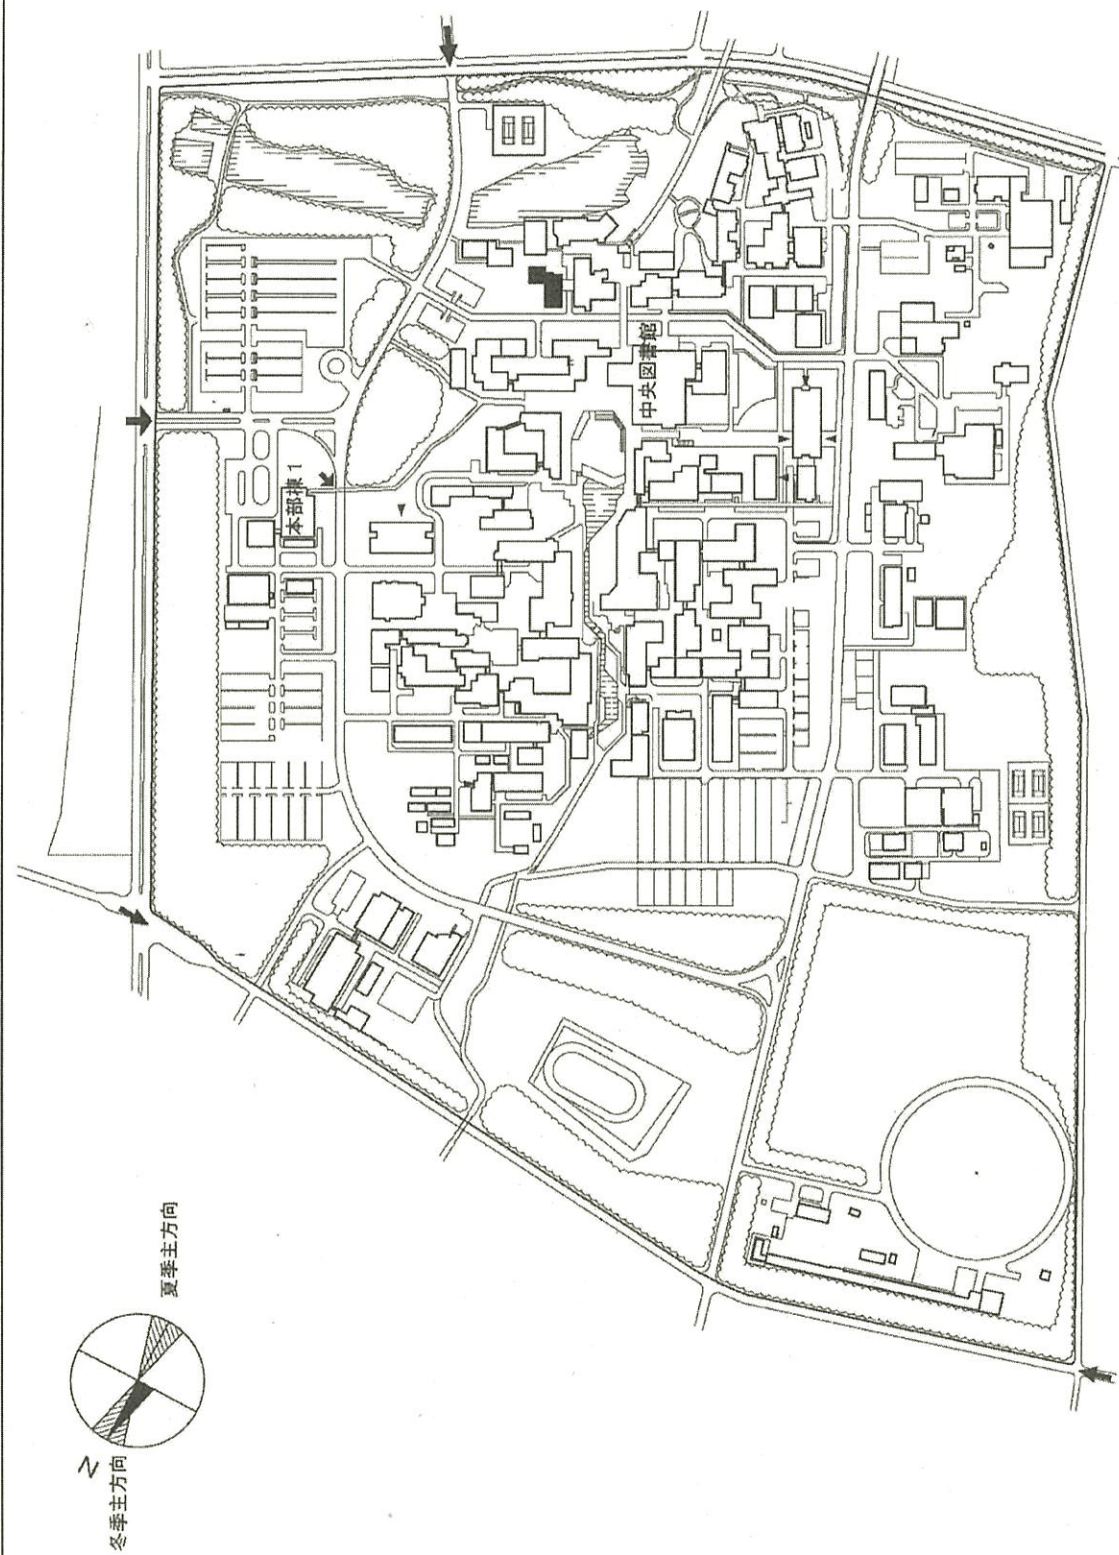

1/6000


配置図

筑波大学(筑波)総合研究棟改修(人文系1B)

事業名

(002)中地区

团地名

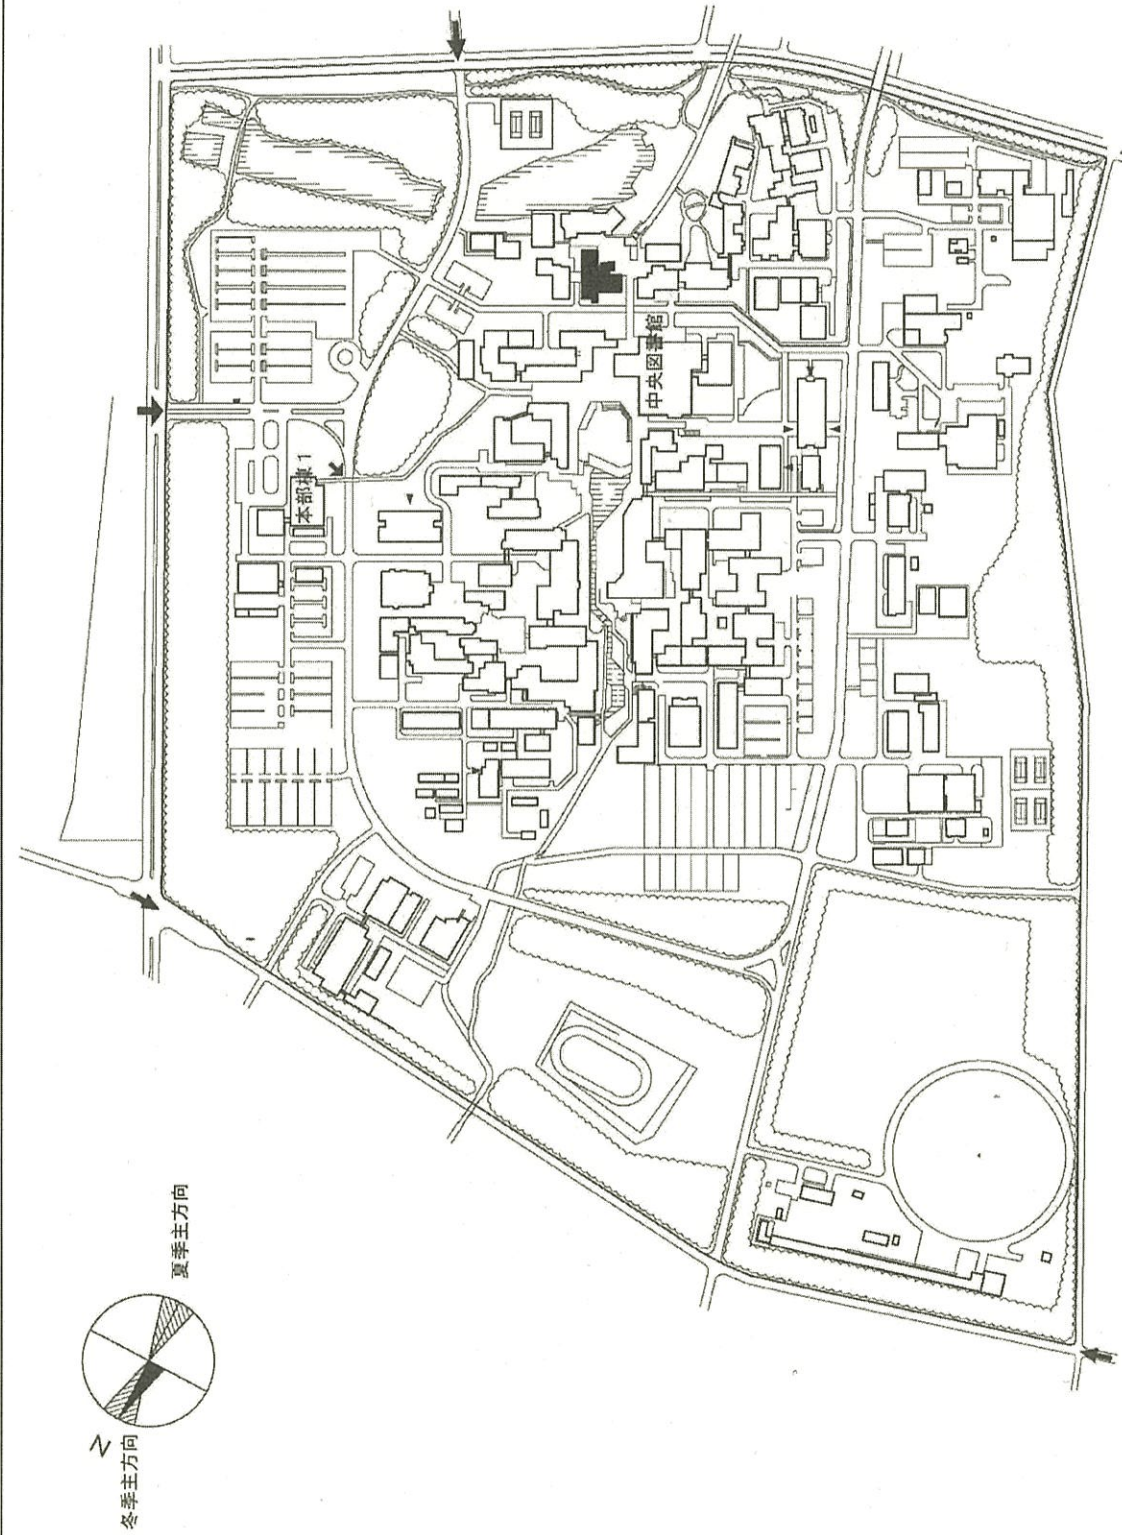

1/6000


配置図

筑波大学(筑波)総合研究棟改修(人文系1C)

事業名

(002)中地区

団地名

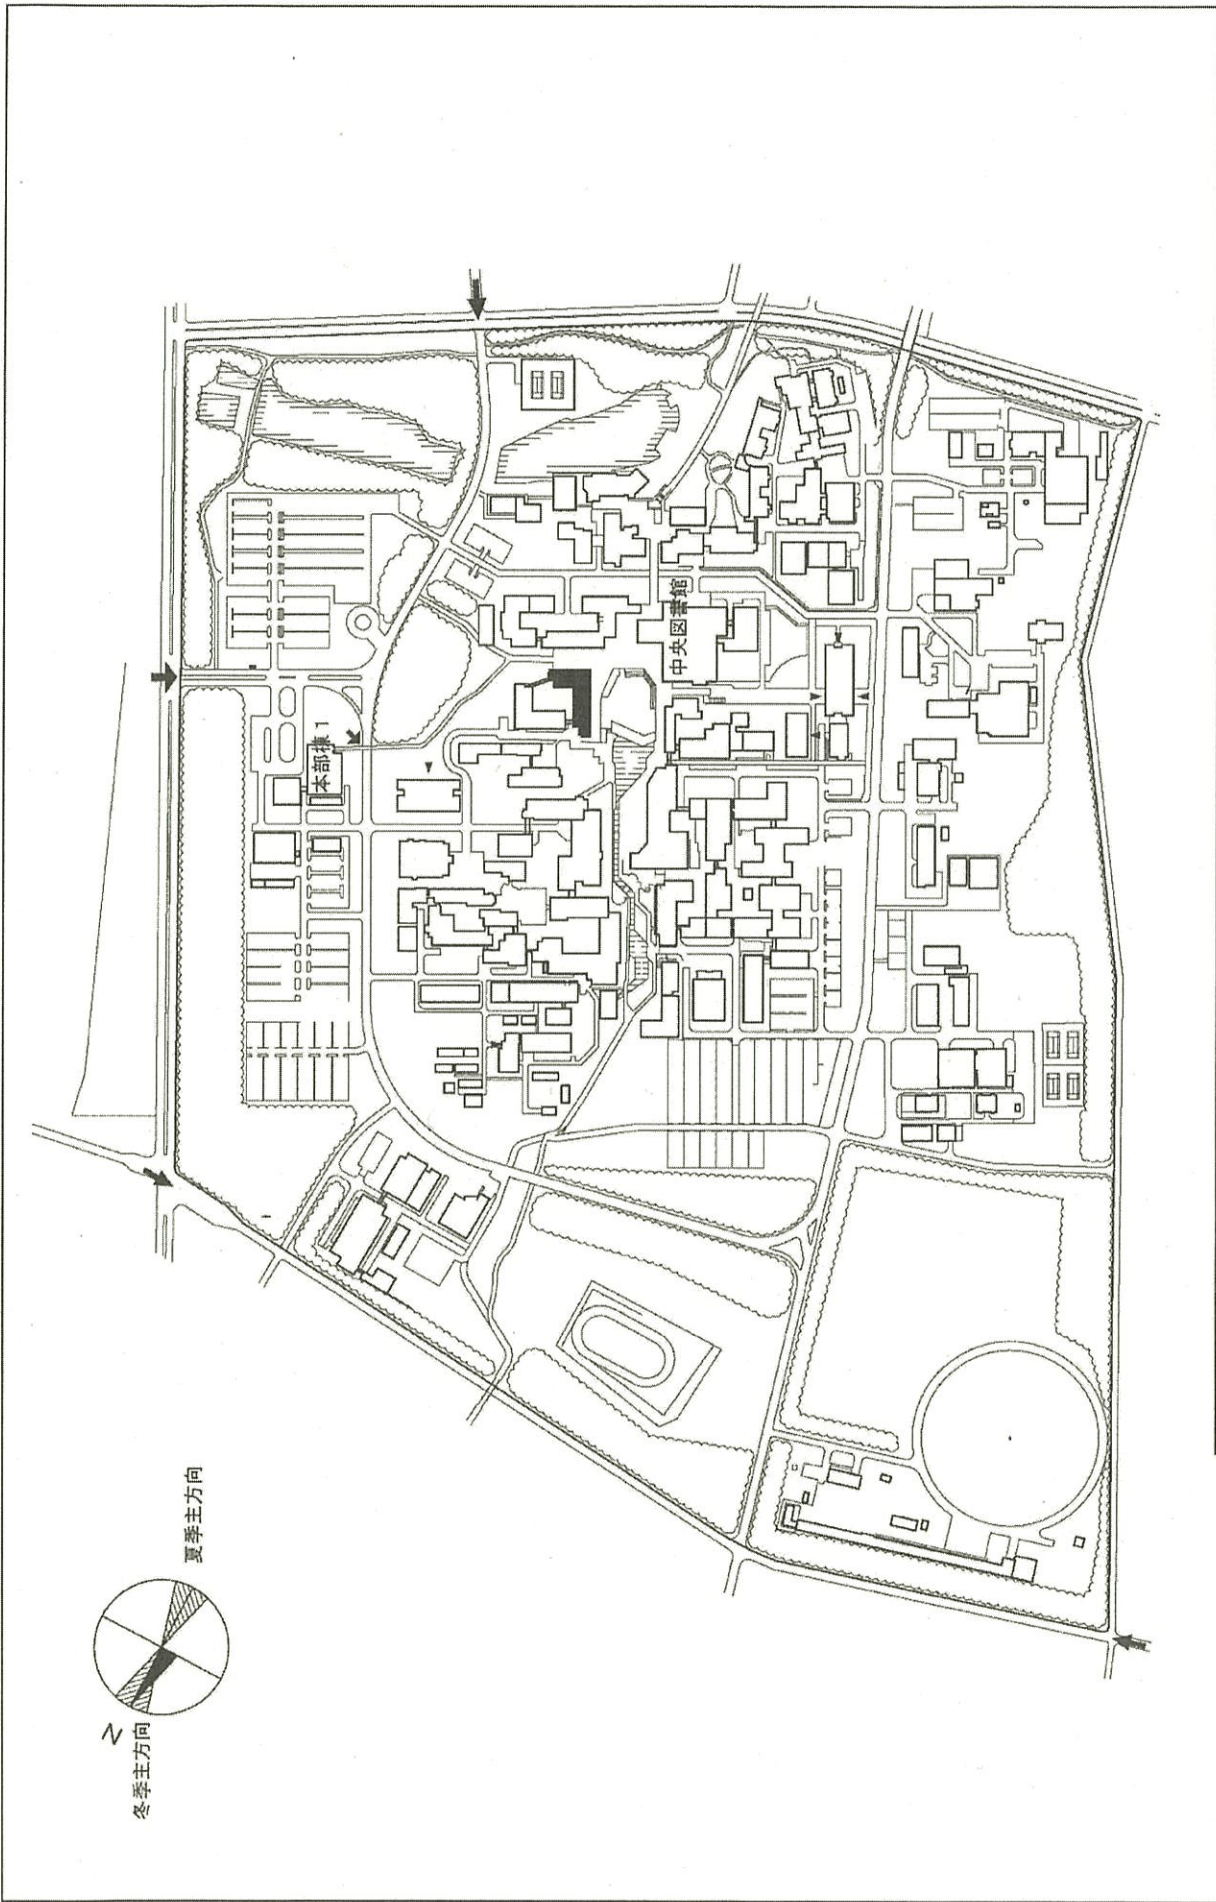

1/6000

配置図

筑波大学(筑波)総合研究棟改修(人間系)

事業名


(002)中地区

団地名



圖地名	002 陽東	事業名	宇都宮大学(陽東)図書館改修	配置図	1/3000
-----	--------	-----	----------------	-----	--------



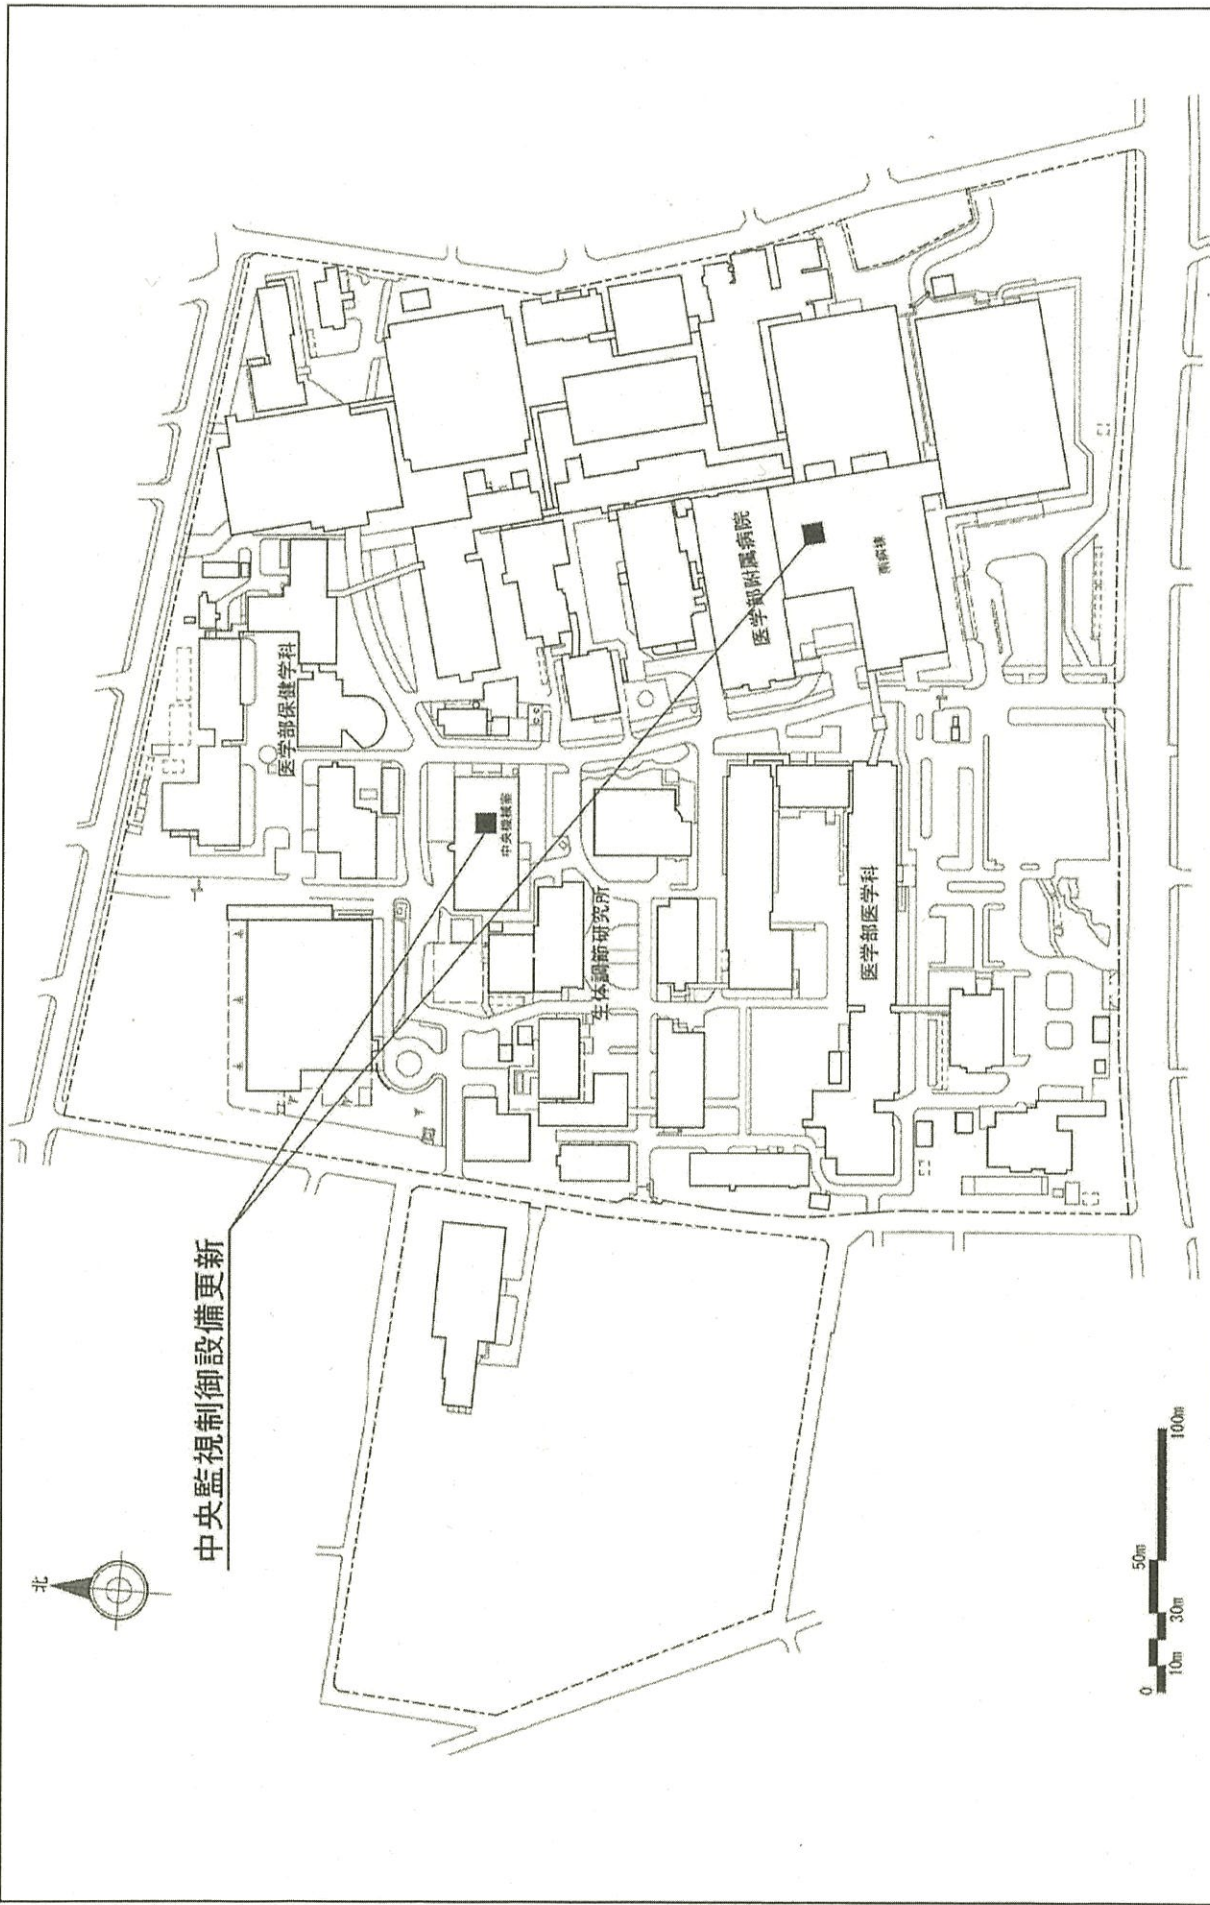


中央監視制御設備更新




団地名	005 昭和	事業名	群馬大学(医病)基幹・環境整備 (中央監視制御設備)	配置図	1/2500
-----	--------	-----	-------------------------------	-----	--------



団地名	005 昭和	事業名	群馬大学(昭和)長寿命化促進事業	配置図	1/2500
-----	--------	-----	------------------	-----	--------

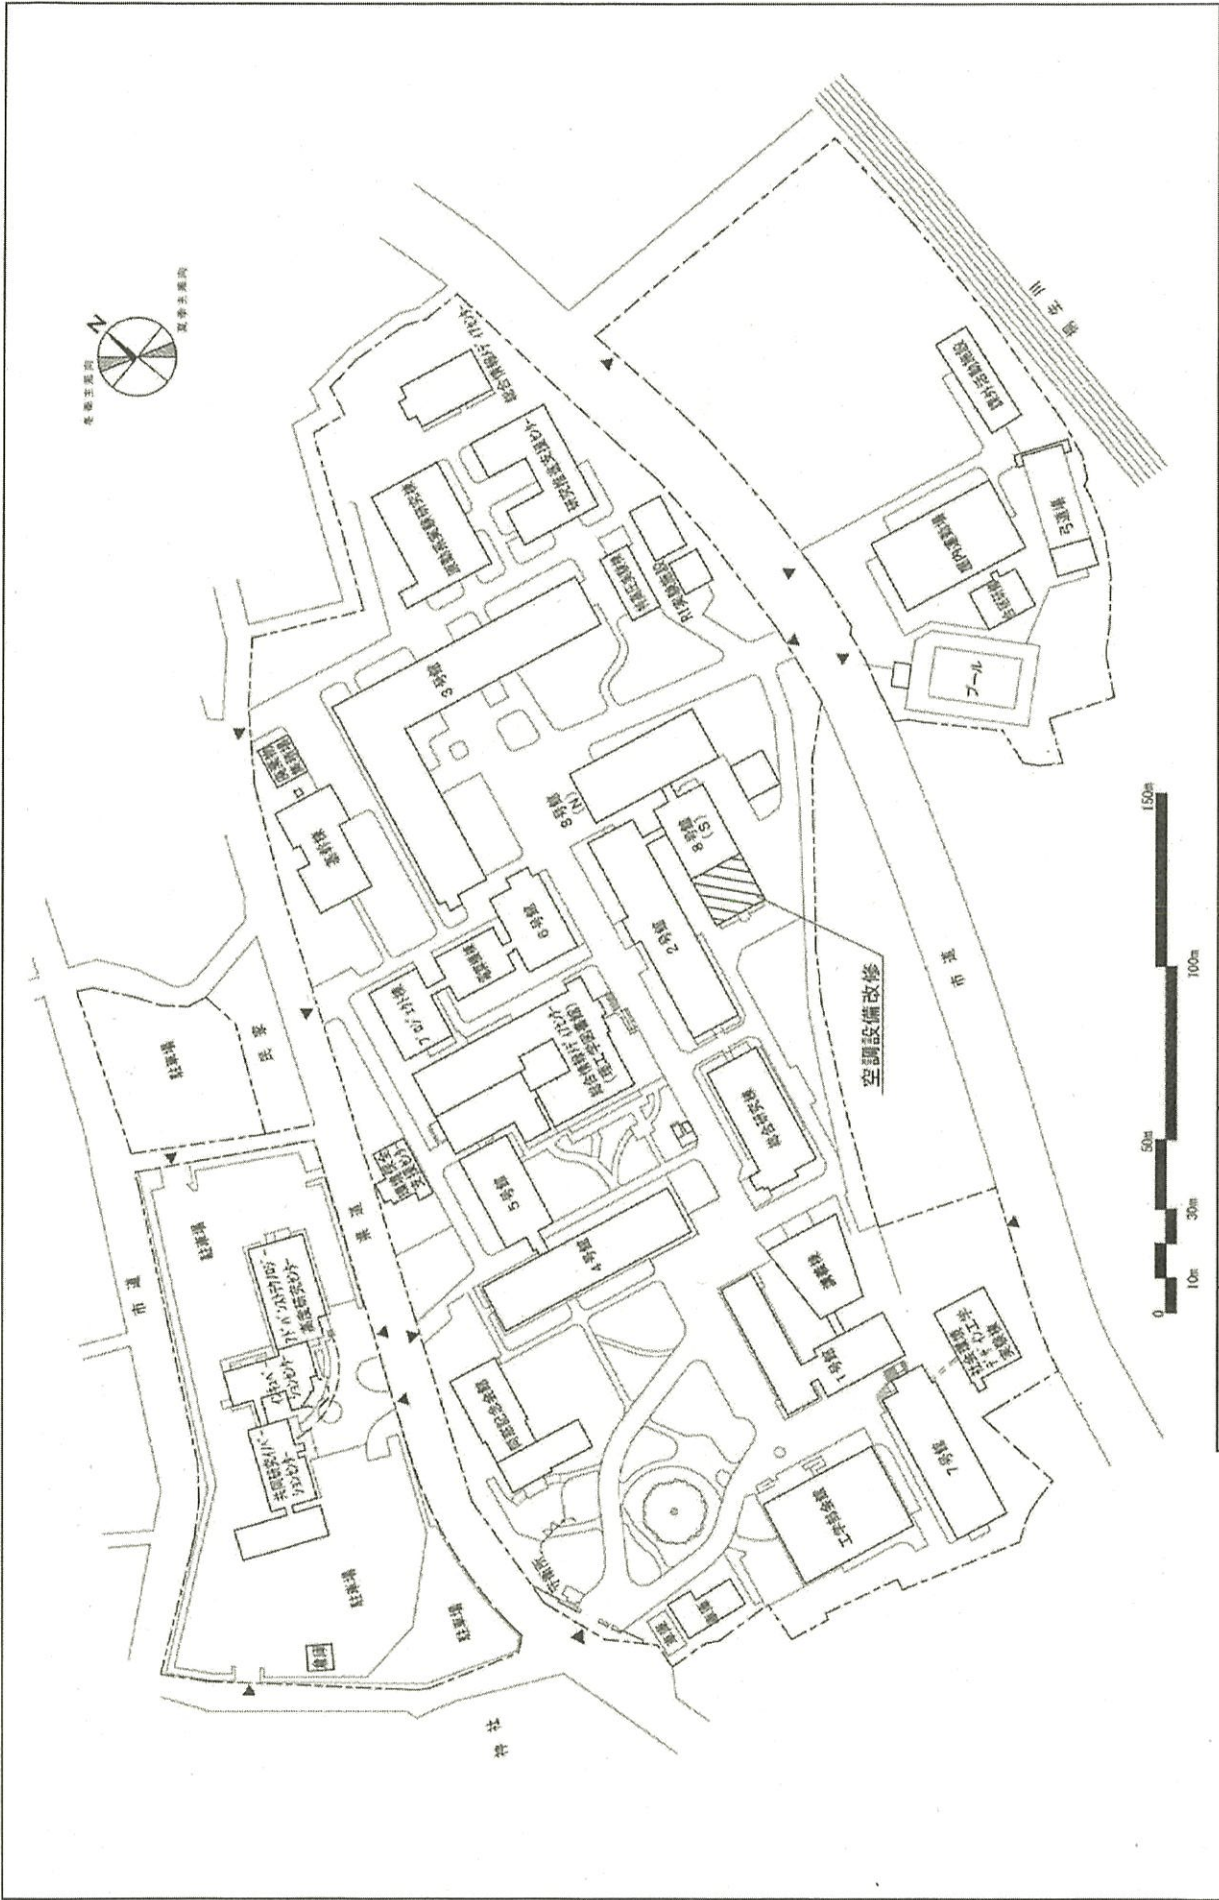

団地名	001 桐生	事業名	群馬大学(桐生)ライフライン再生(空調設備)	配置図	1/2000
-----	--------	-----	------------------------	-----	--------

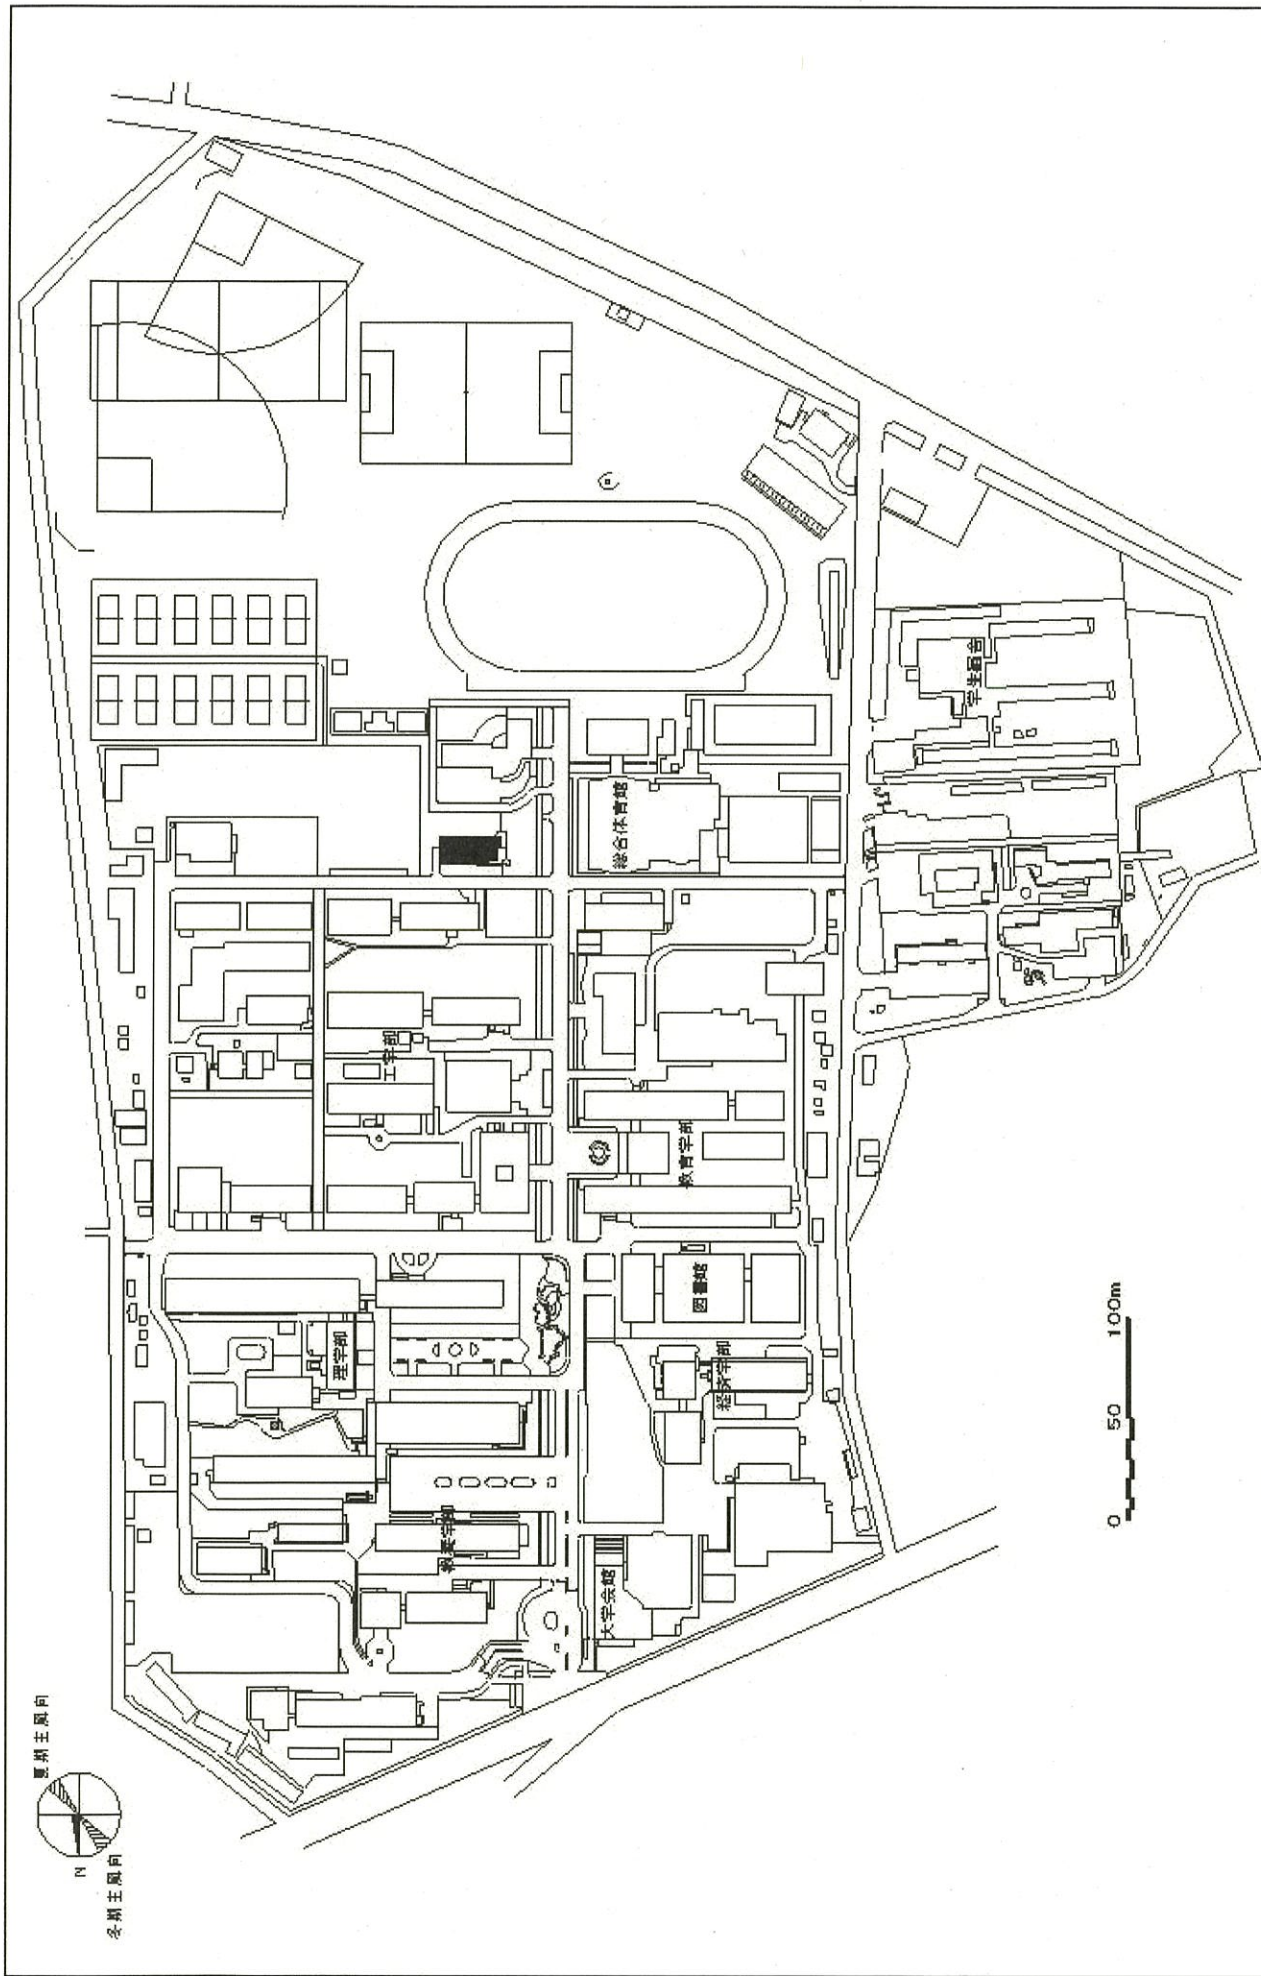

1/3500


配置図

埼玉大学(大久保)長寿化促進事業


事業名

001 大久保1


団地名

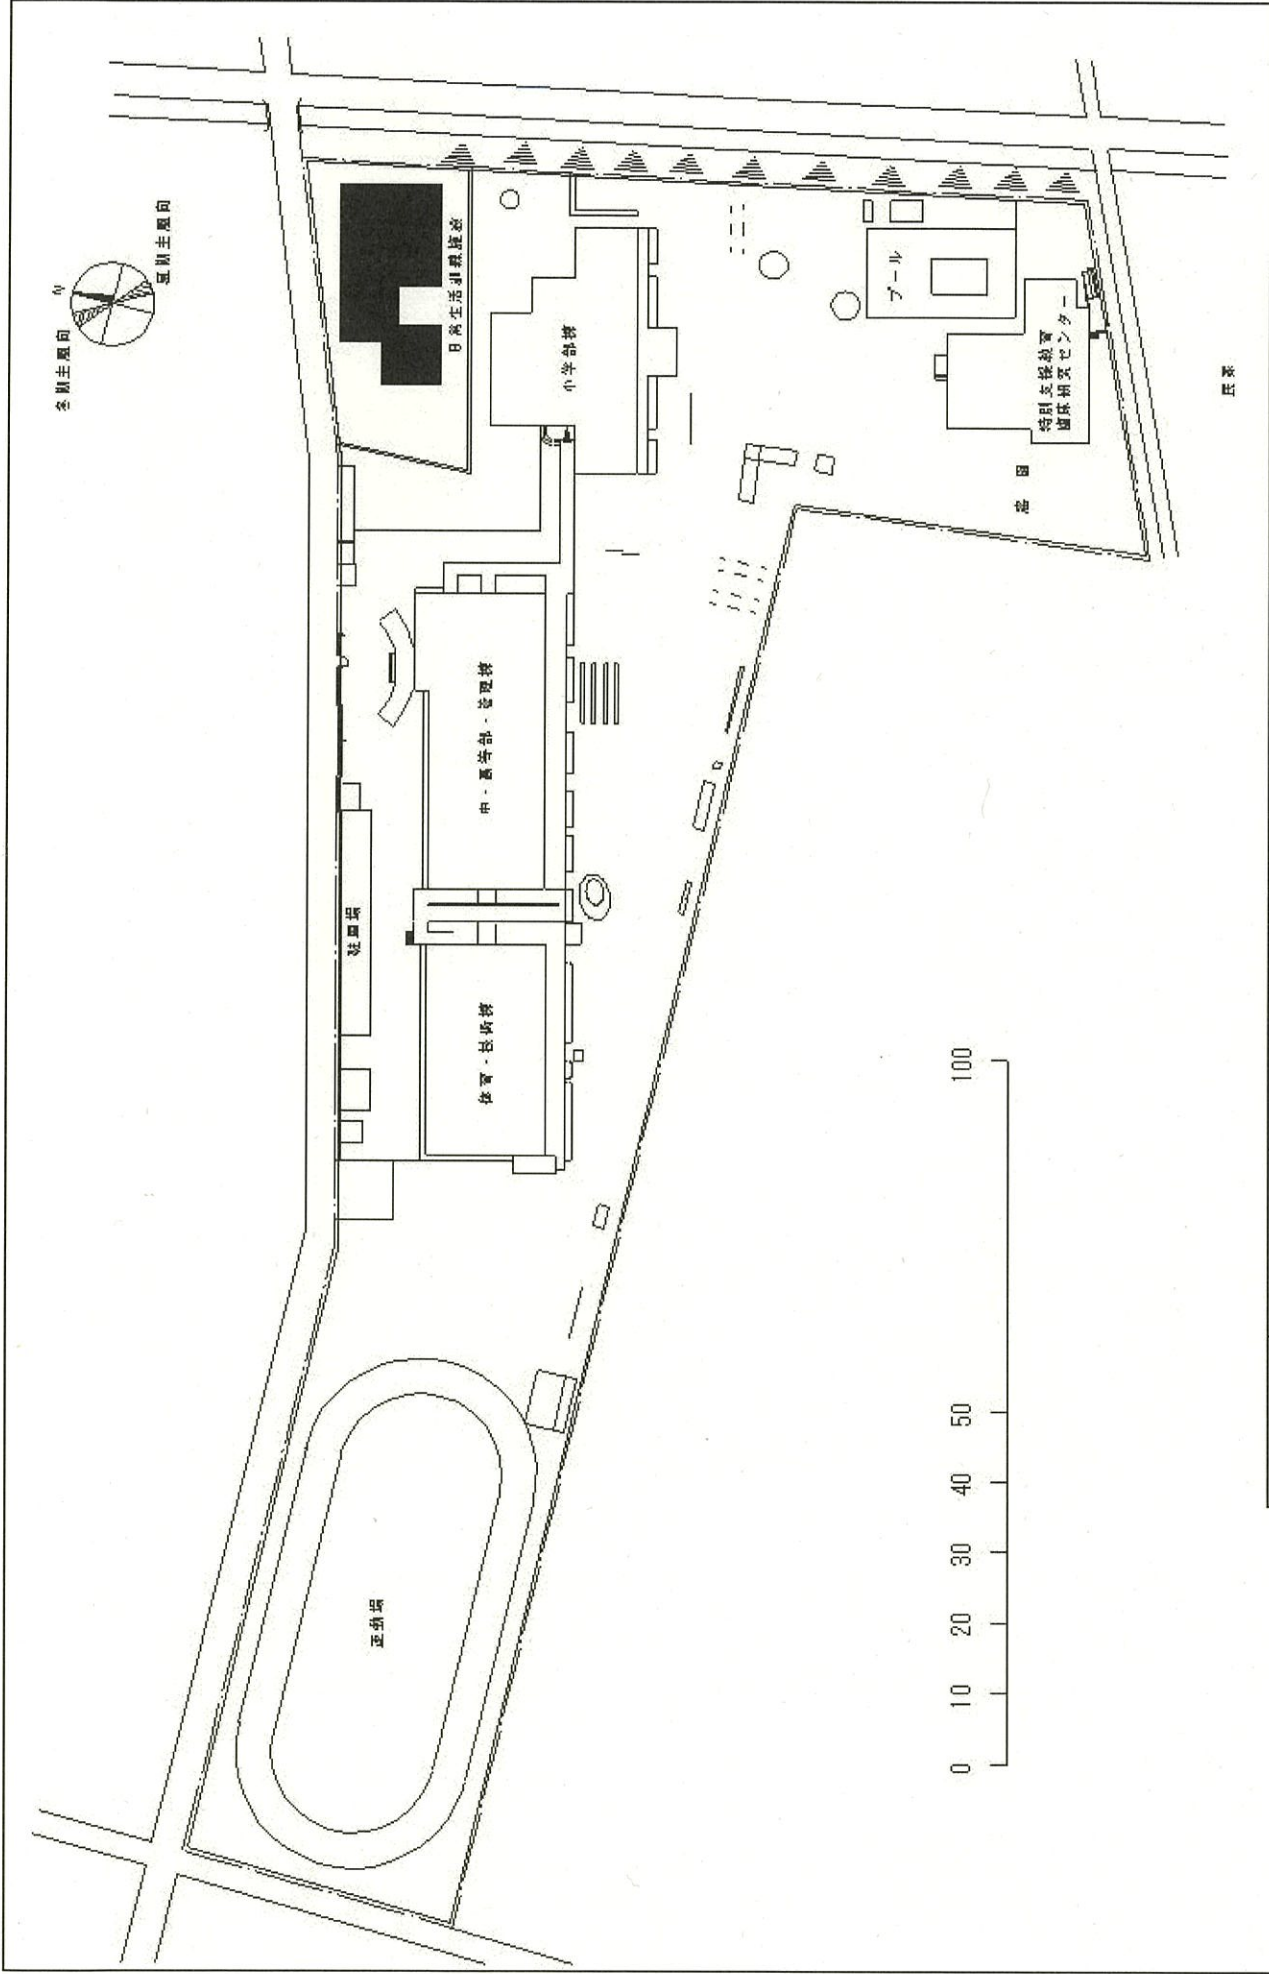

団地名	005 大宮	事業名	埼玉大学(大久保)長寿化促進事業	配置図	1/1000
-----	--------	-----	------------------	-----	--------

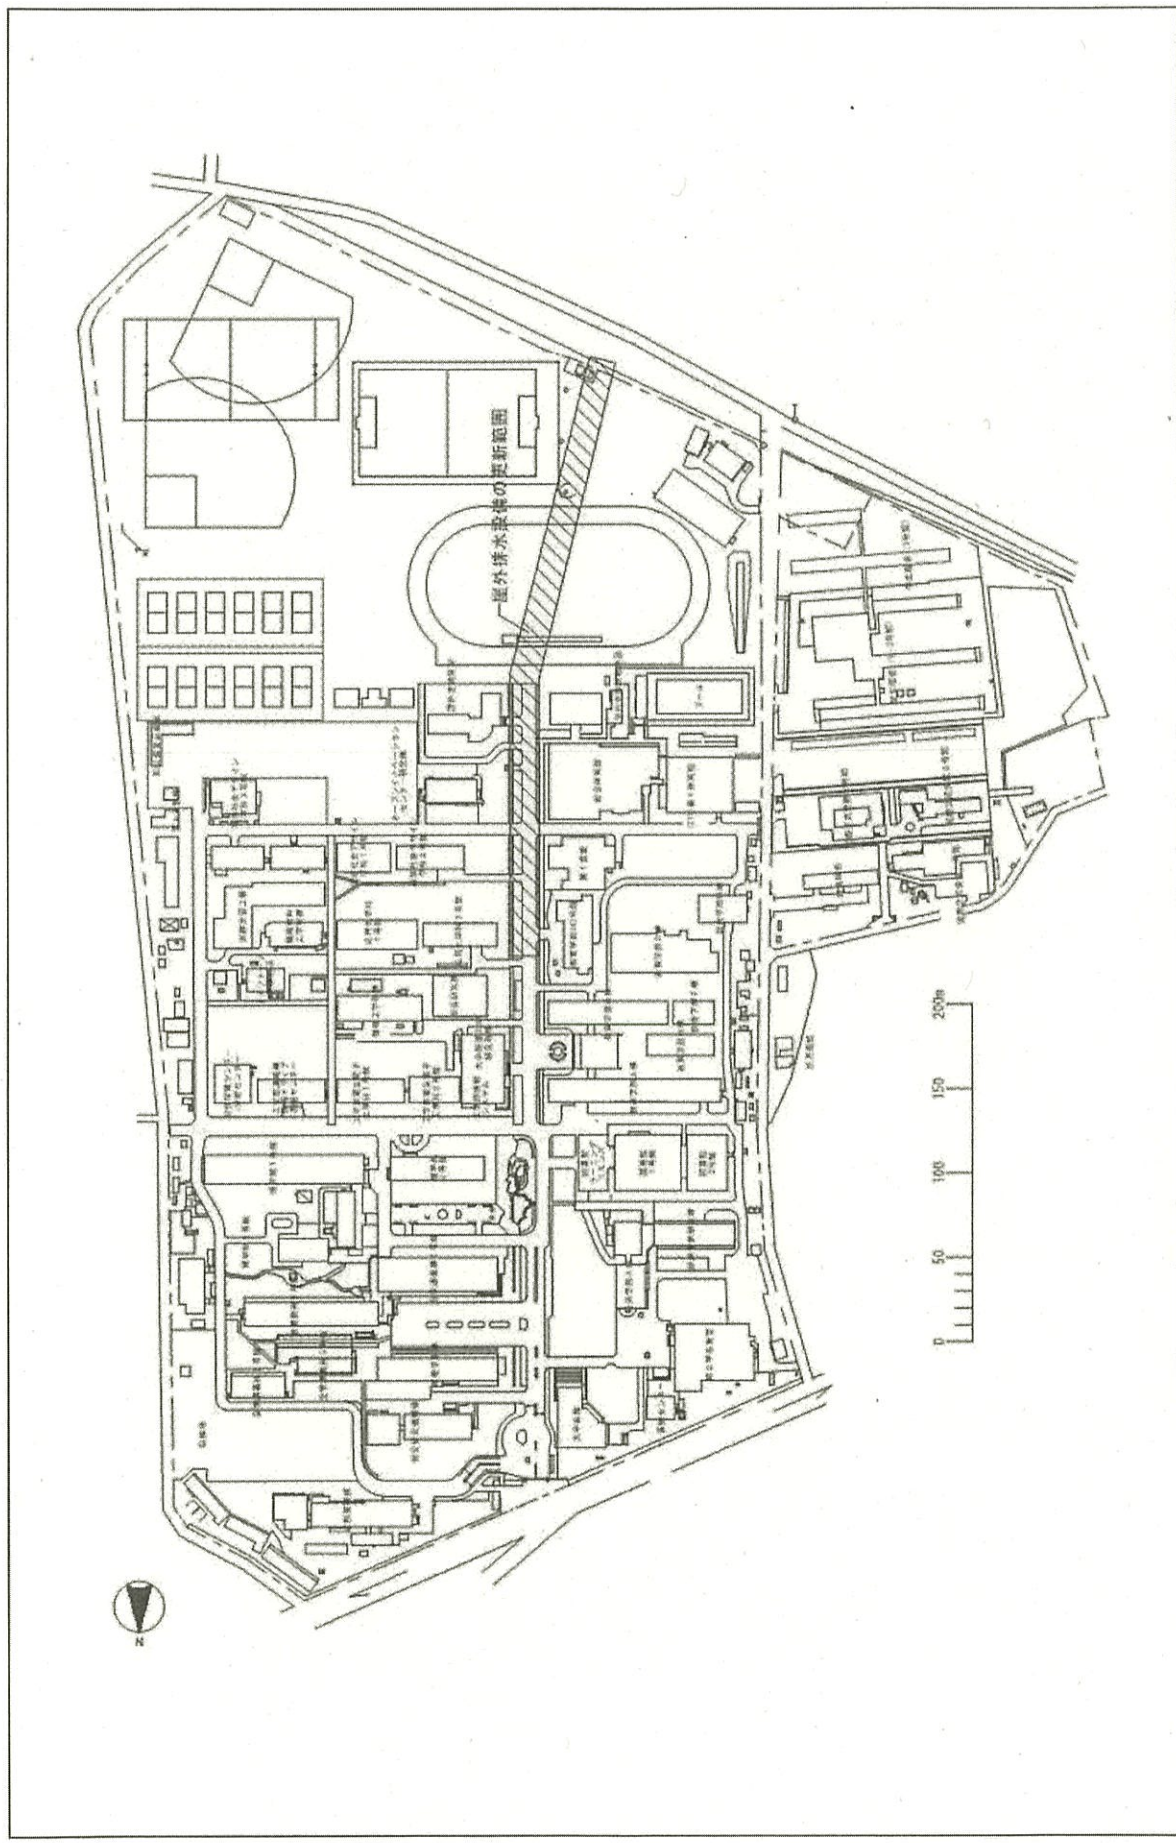


団地名	001 大久保1	事業名	埼玉大学(大久保)ライフライン再生(給排水設備)	配置図	1/4000
-----	----------	-----	--------------------------	-----	--------

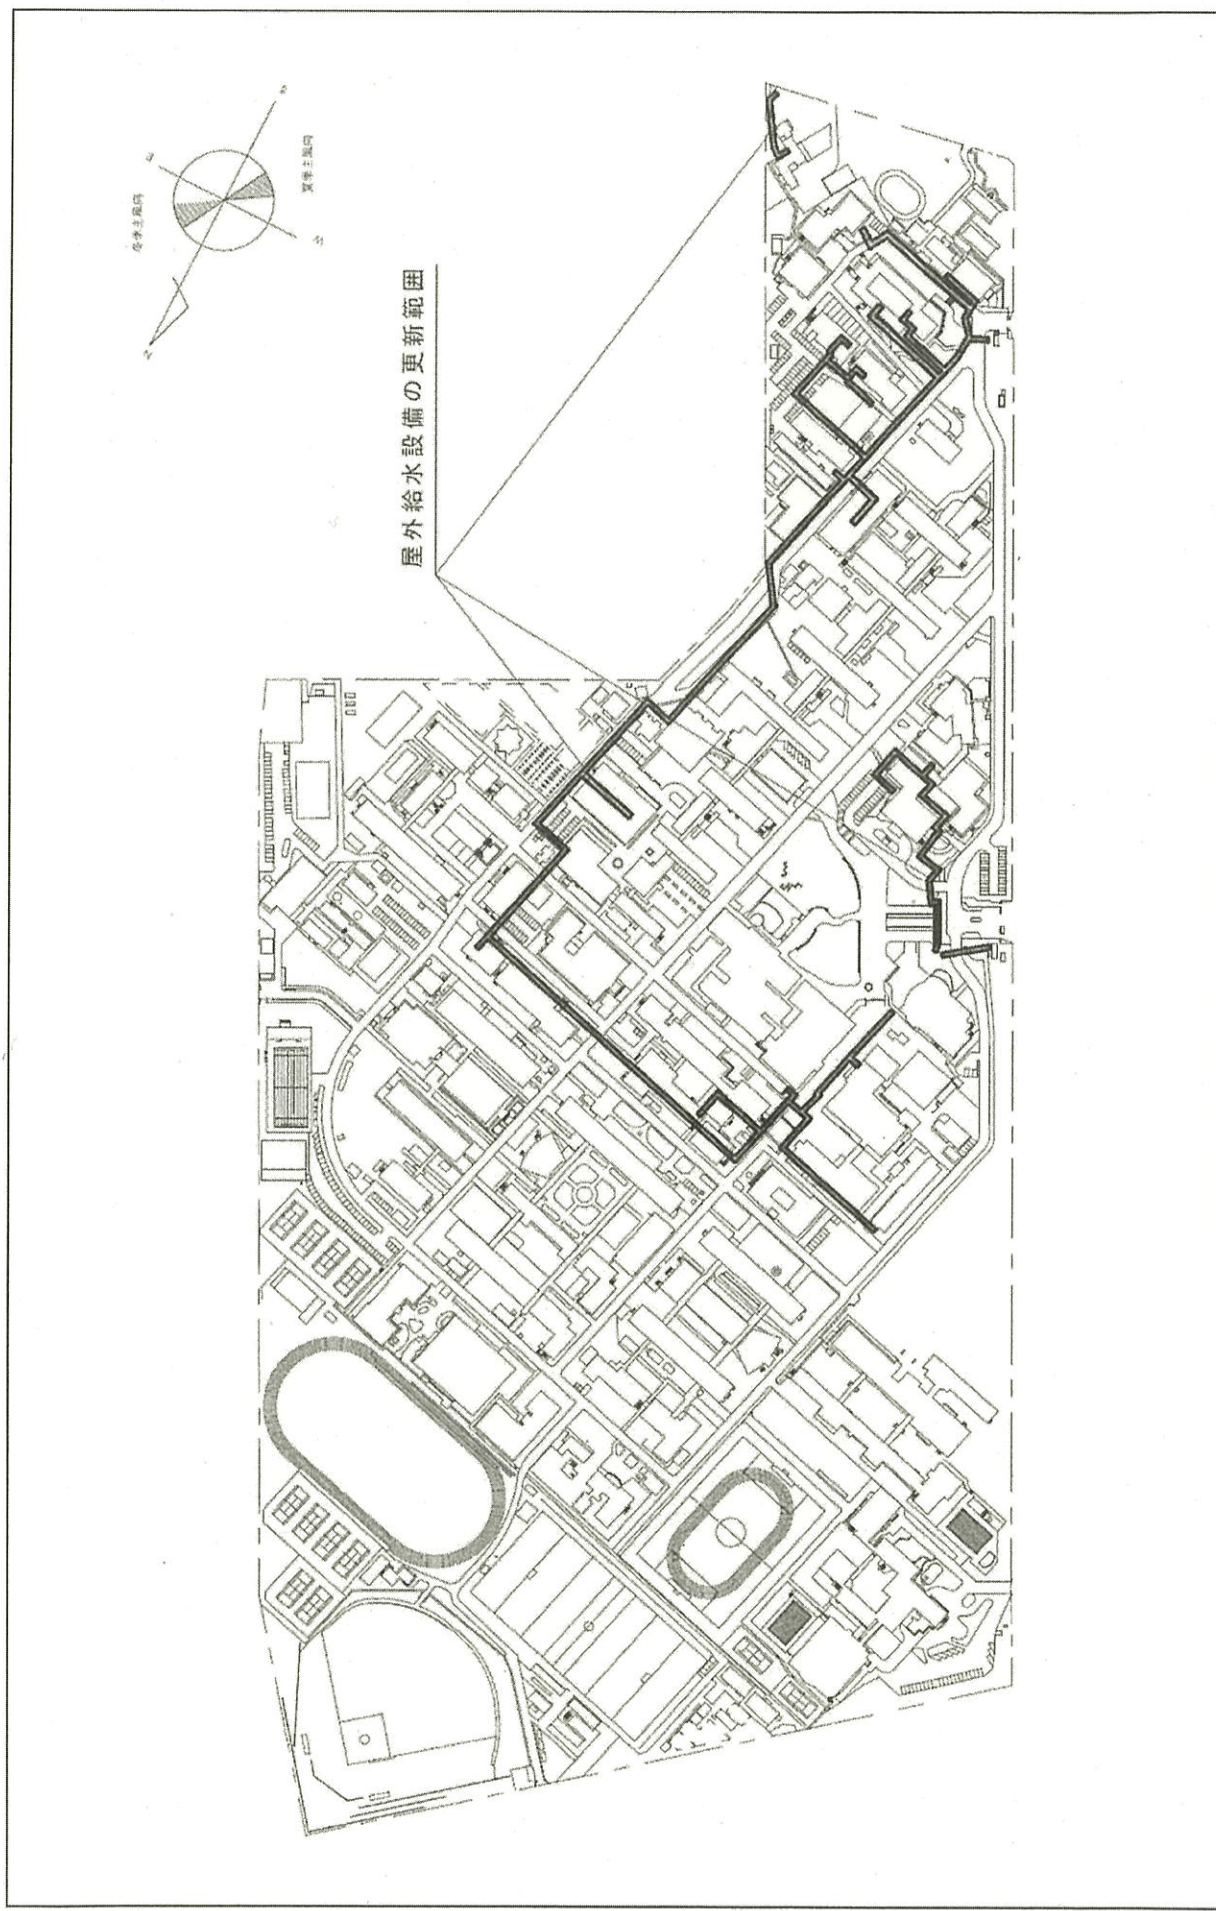

屋外給水設備の更新範囲

団地名	001西千葉	事業名	千葉大学(西千葉)ライフライン再生IV(給排水設備)	配置図	1/5,000
-----	--------	-----	----------------------------	-----	---------

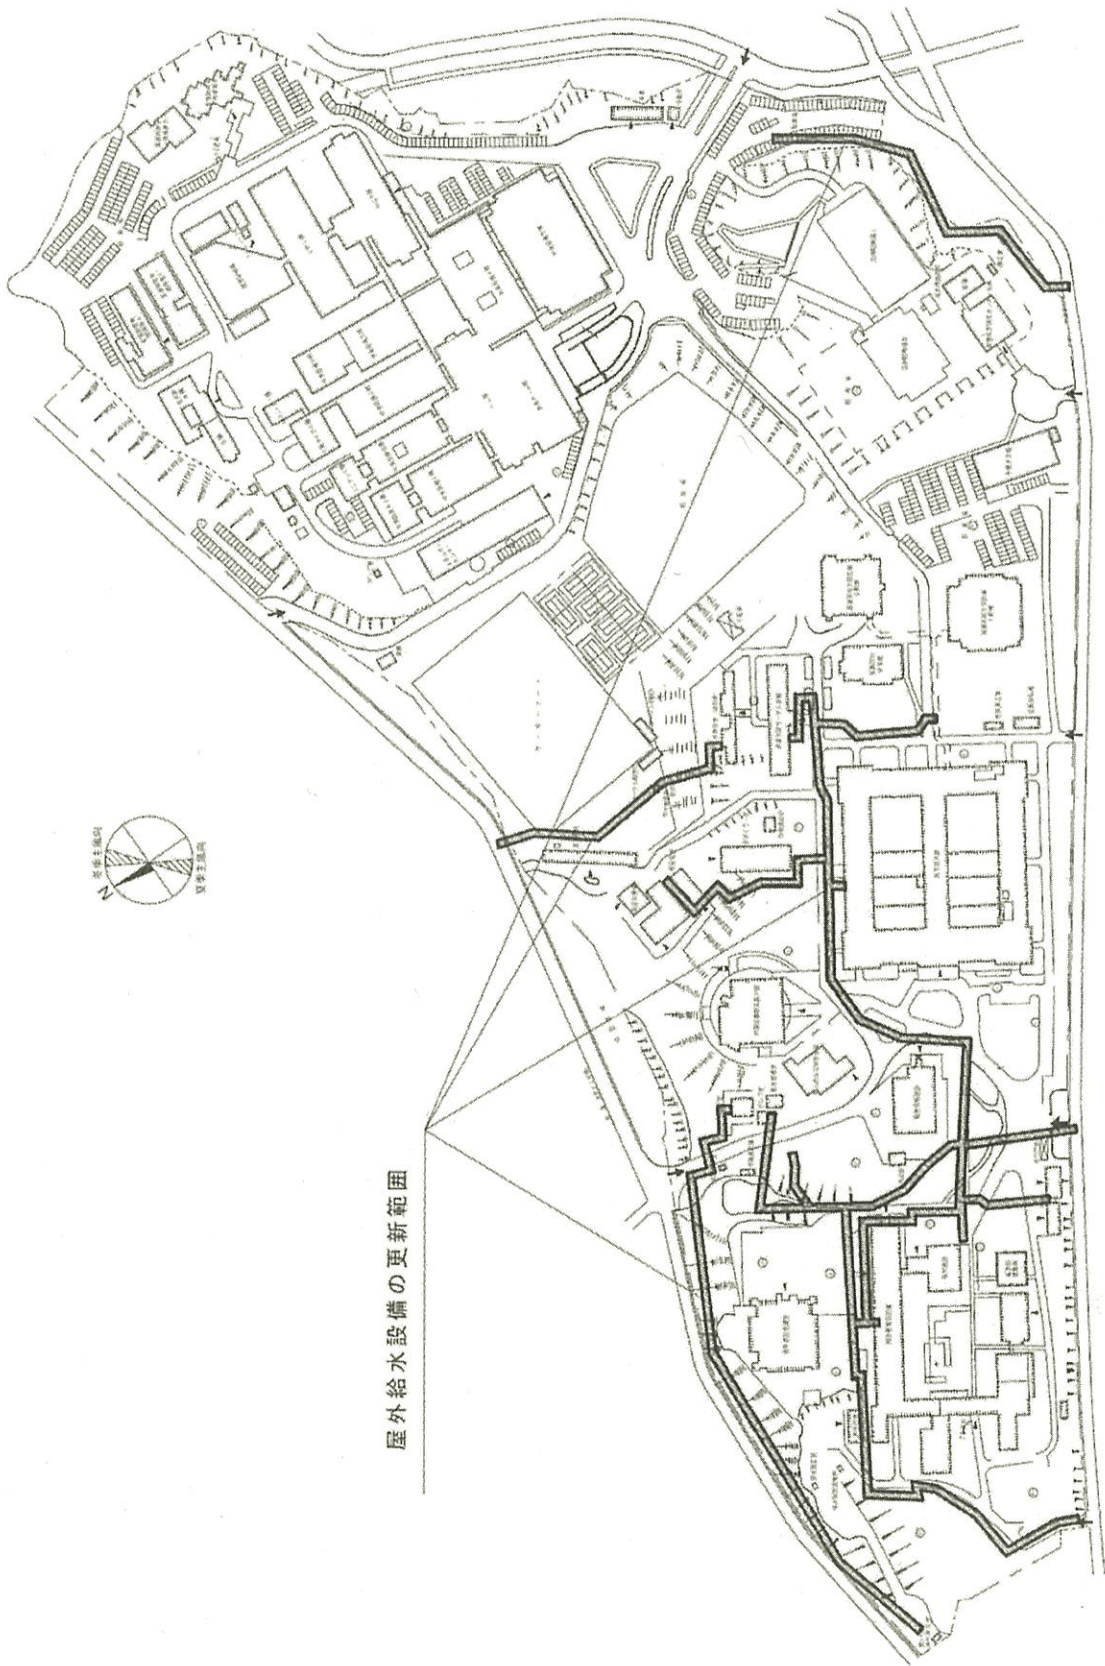

屋外給水設備の更新範囲



団地名

003亥鼻


事業名

千葉大学(亥鼻)ライフライン再生(給排水設備)


配置図

1/5,000



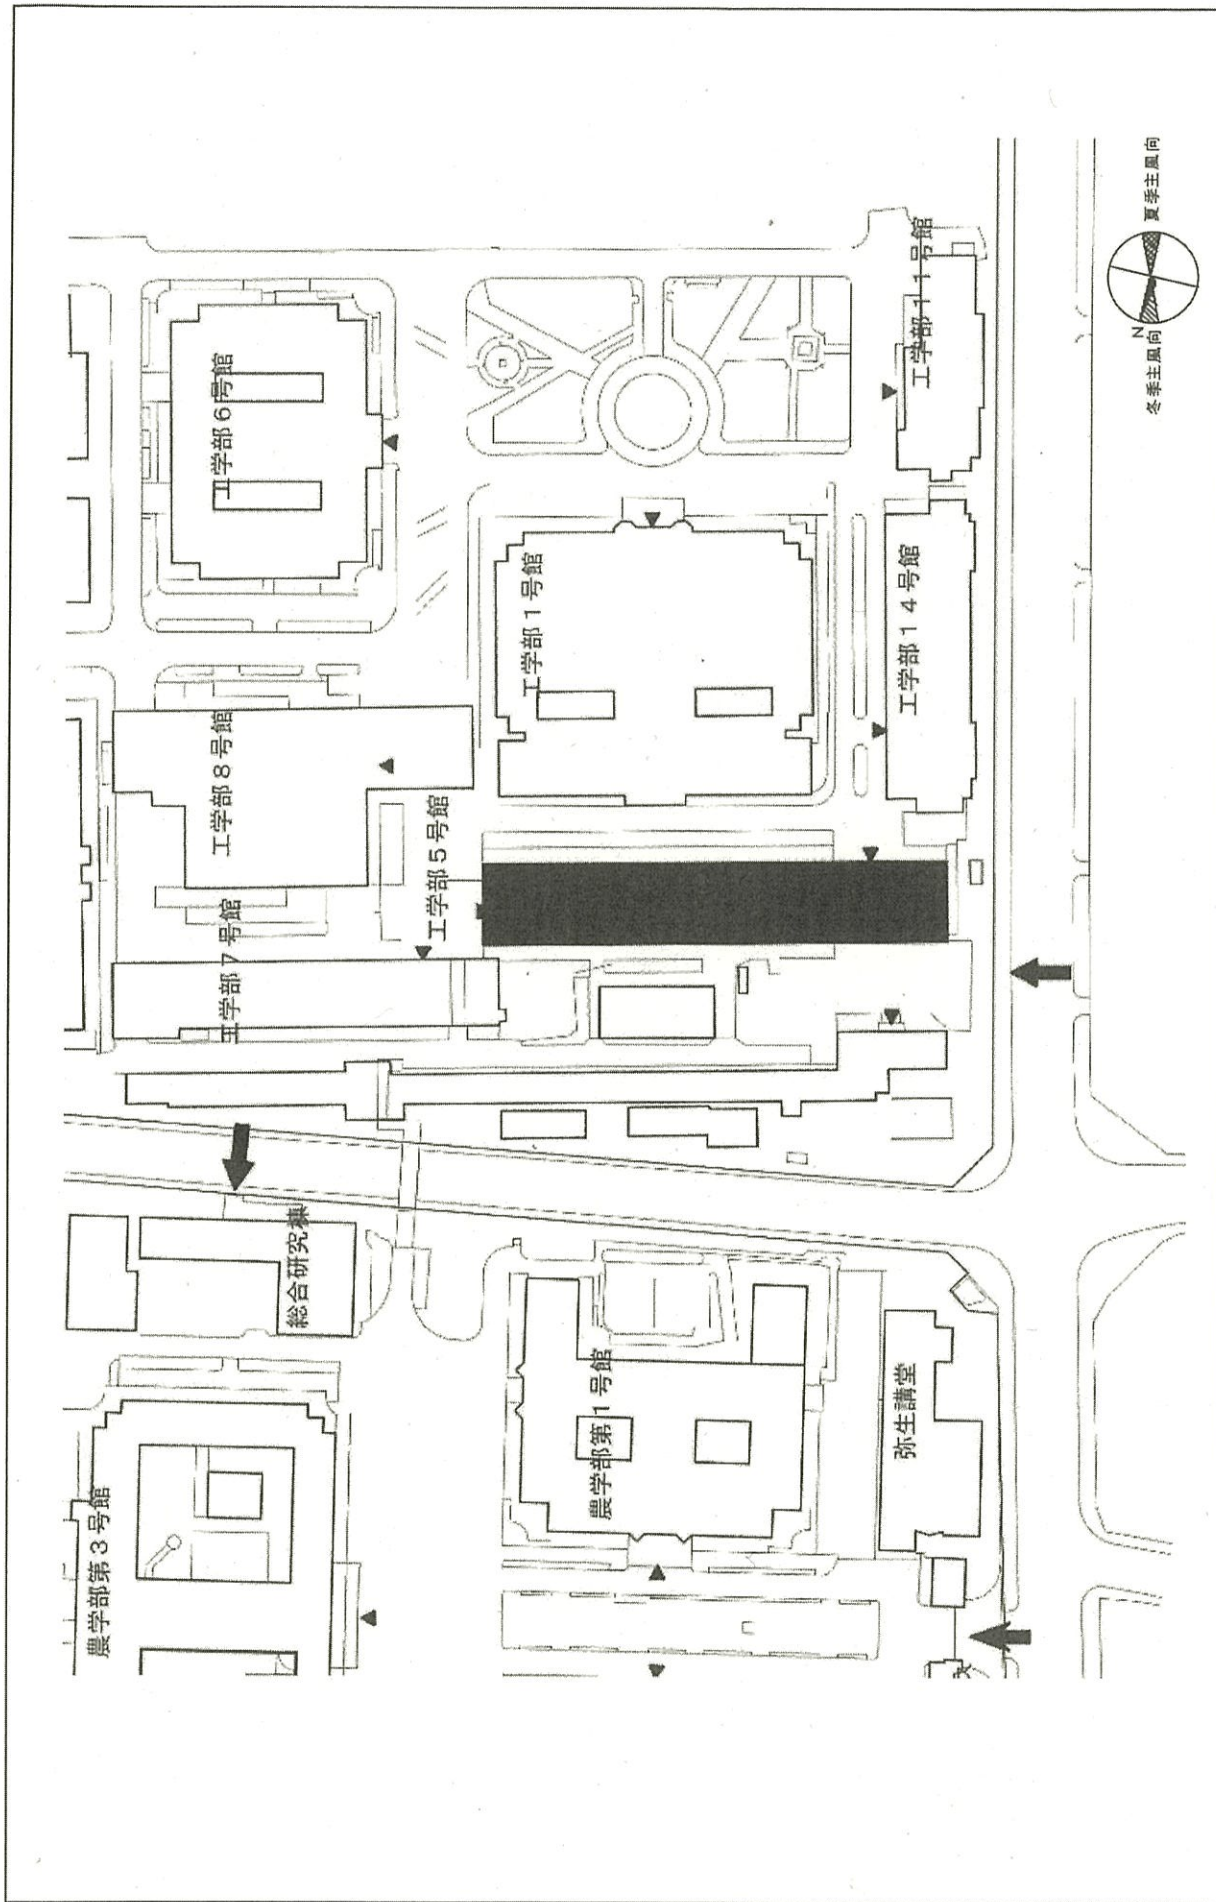

団地名	001本郷	事業名	東京大学(本郷)総合研究棟改修Ⅱ(工学系)	配置図	1/1000
-----	-------	-----	-----------------------	-----	--------

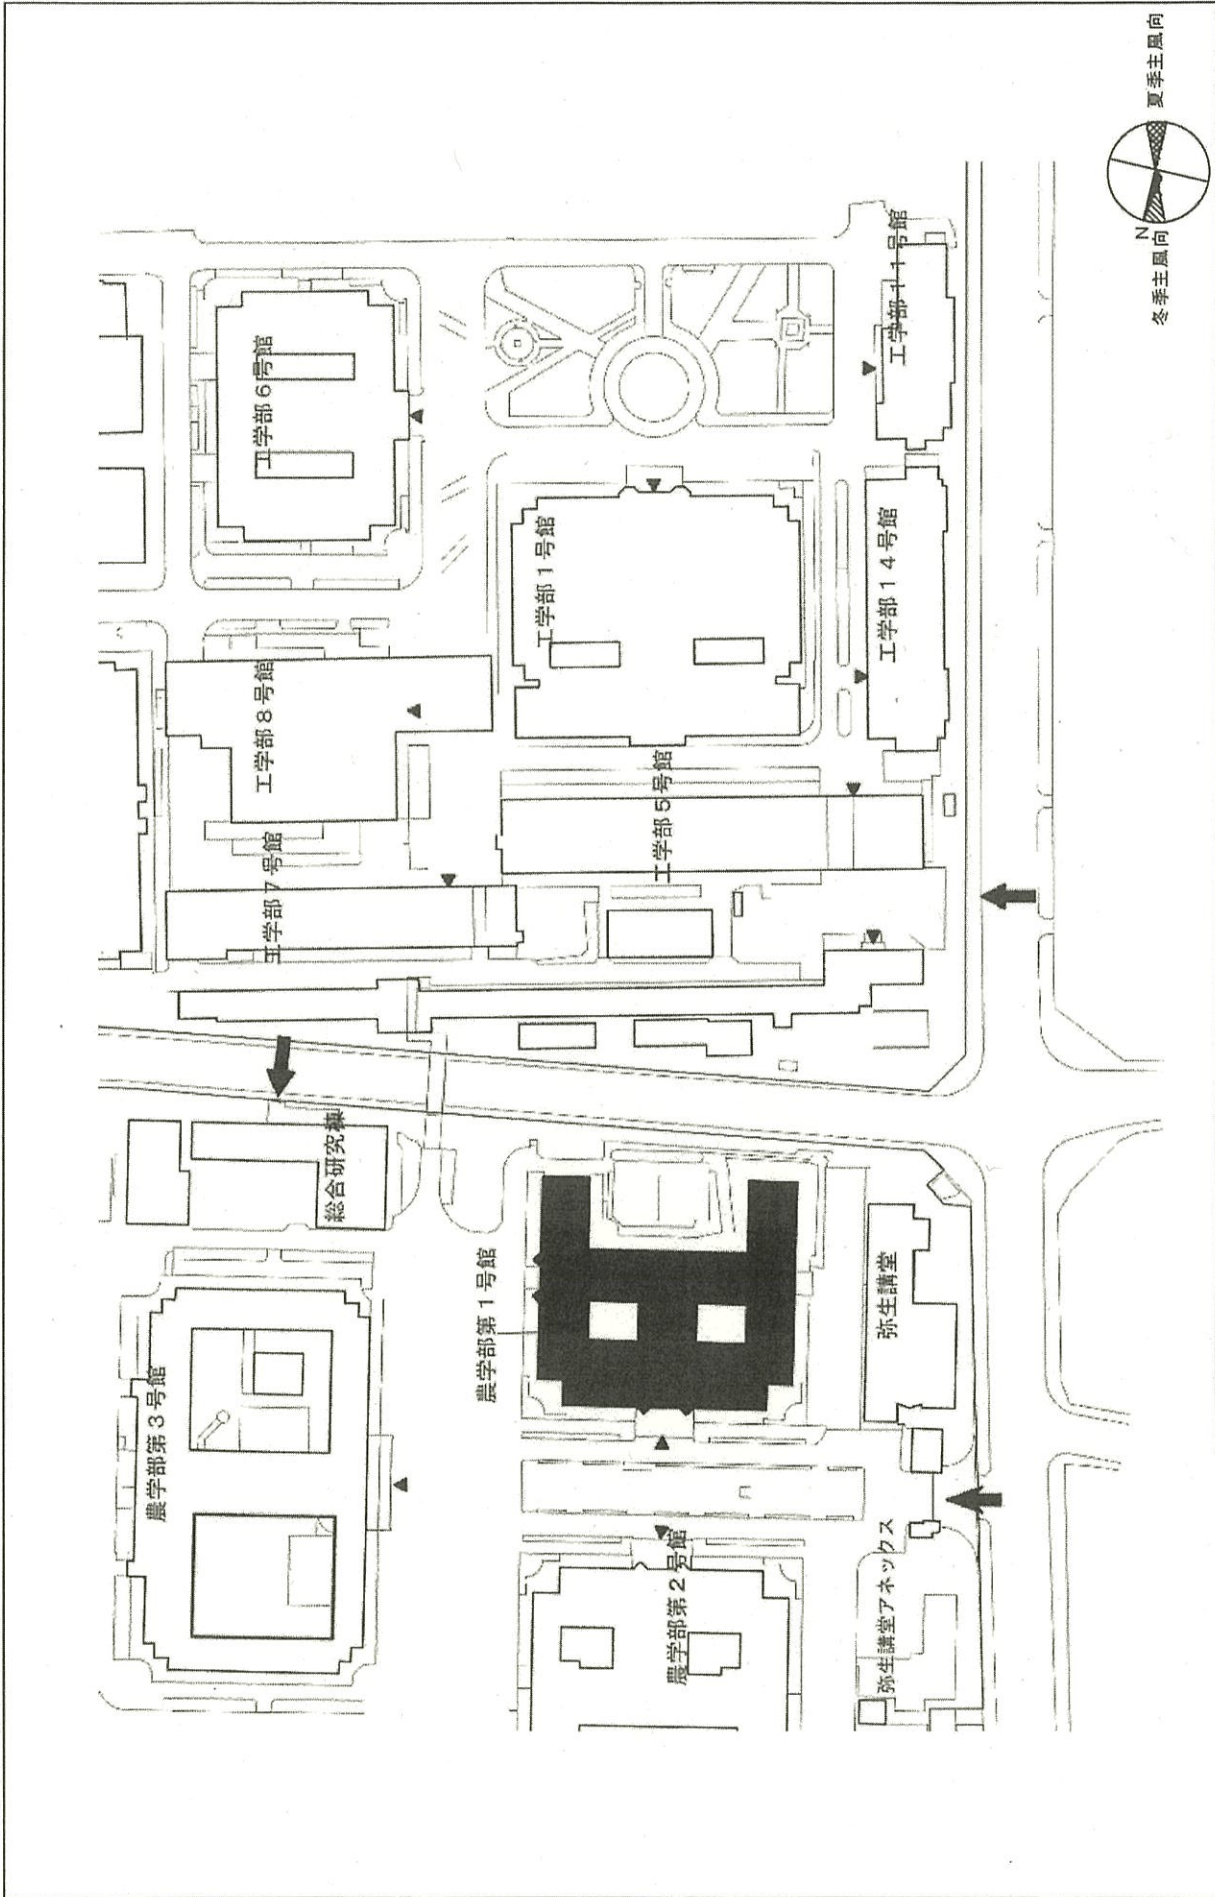

0 50 100

団地名


001本郷

事業名

東京大学(本郷)総合研究棟改修Ⅱ(農学系)

配置図

1/1000

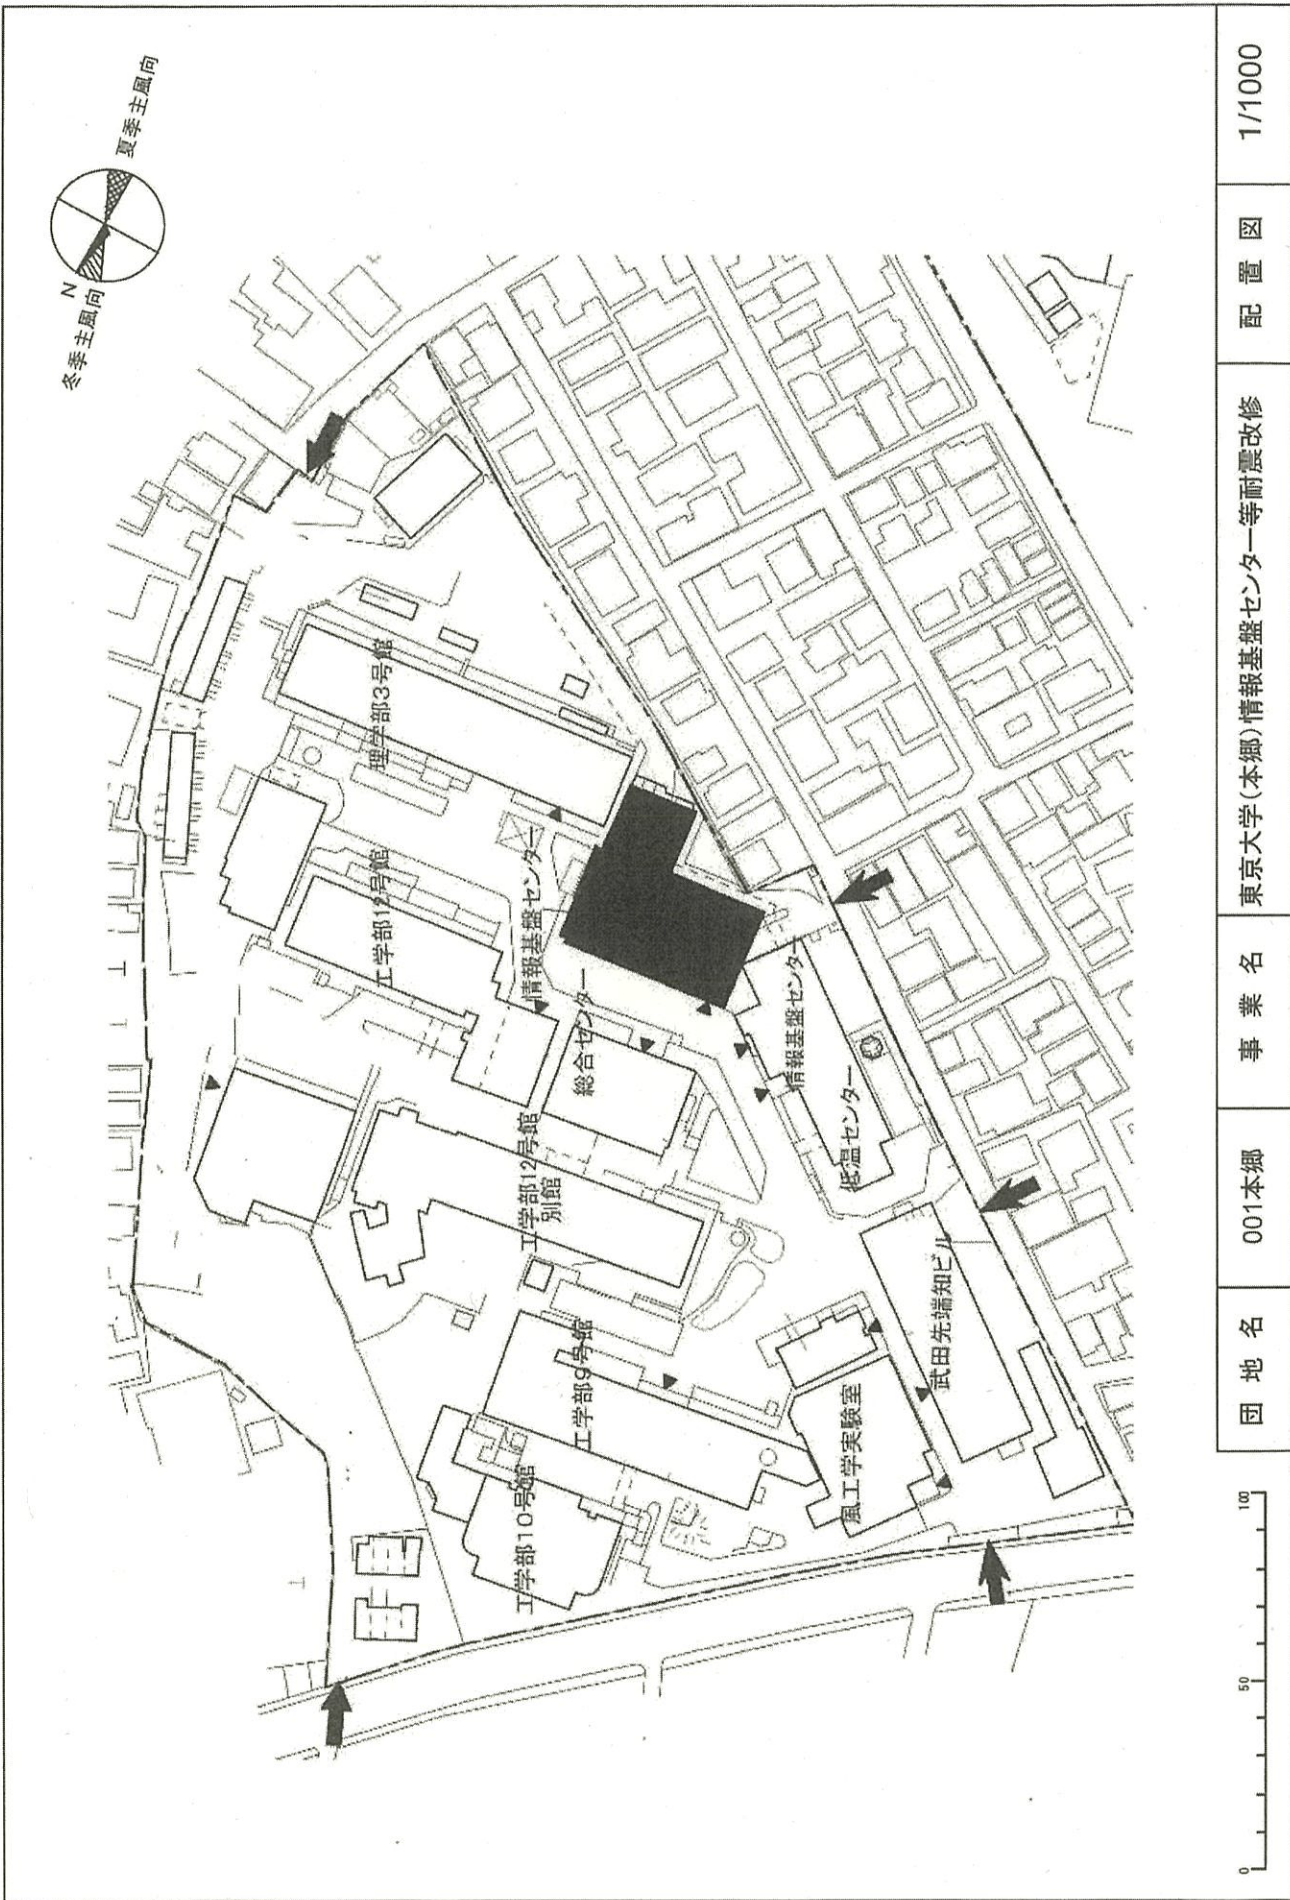


団地名 001本郷

事業名

東京大学(本郷)情報基盤センター等耐震改修

配置図

1/1000

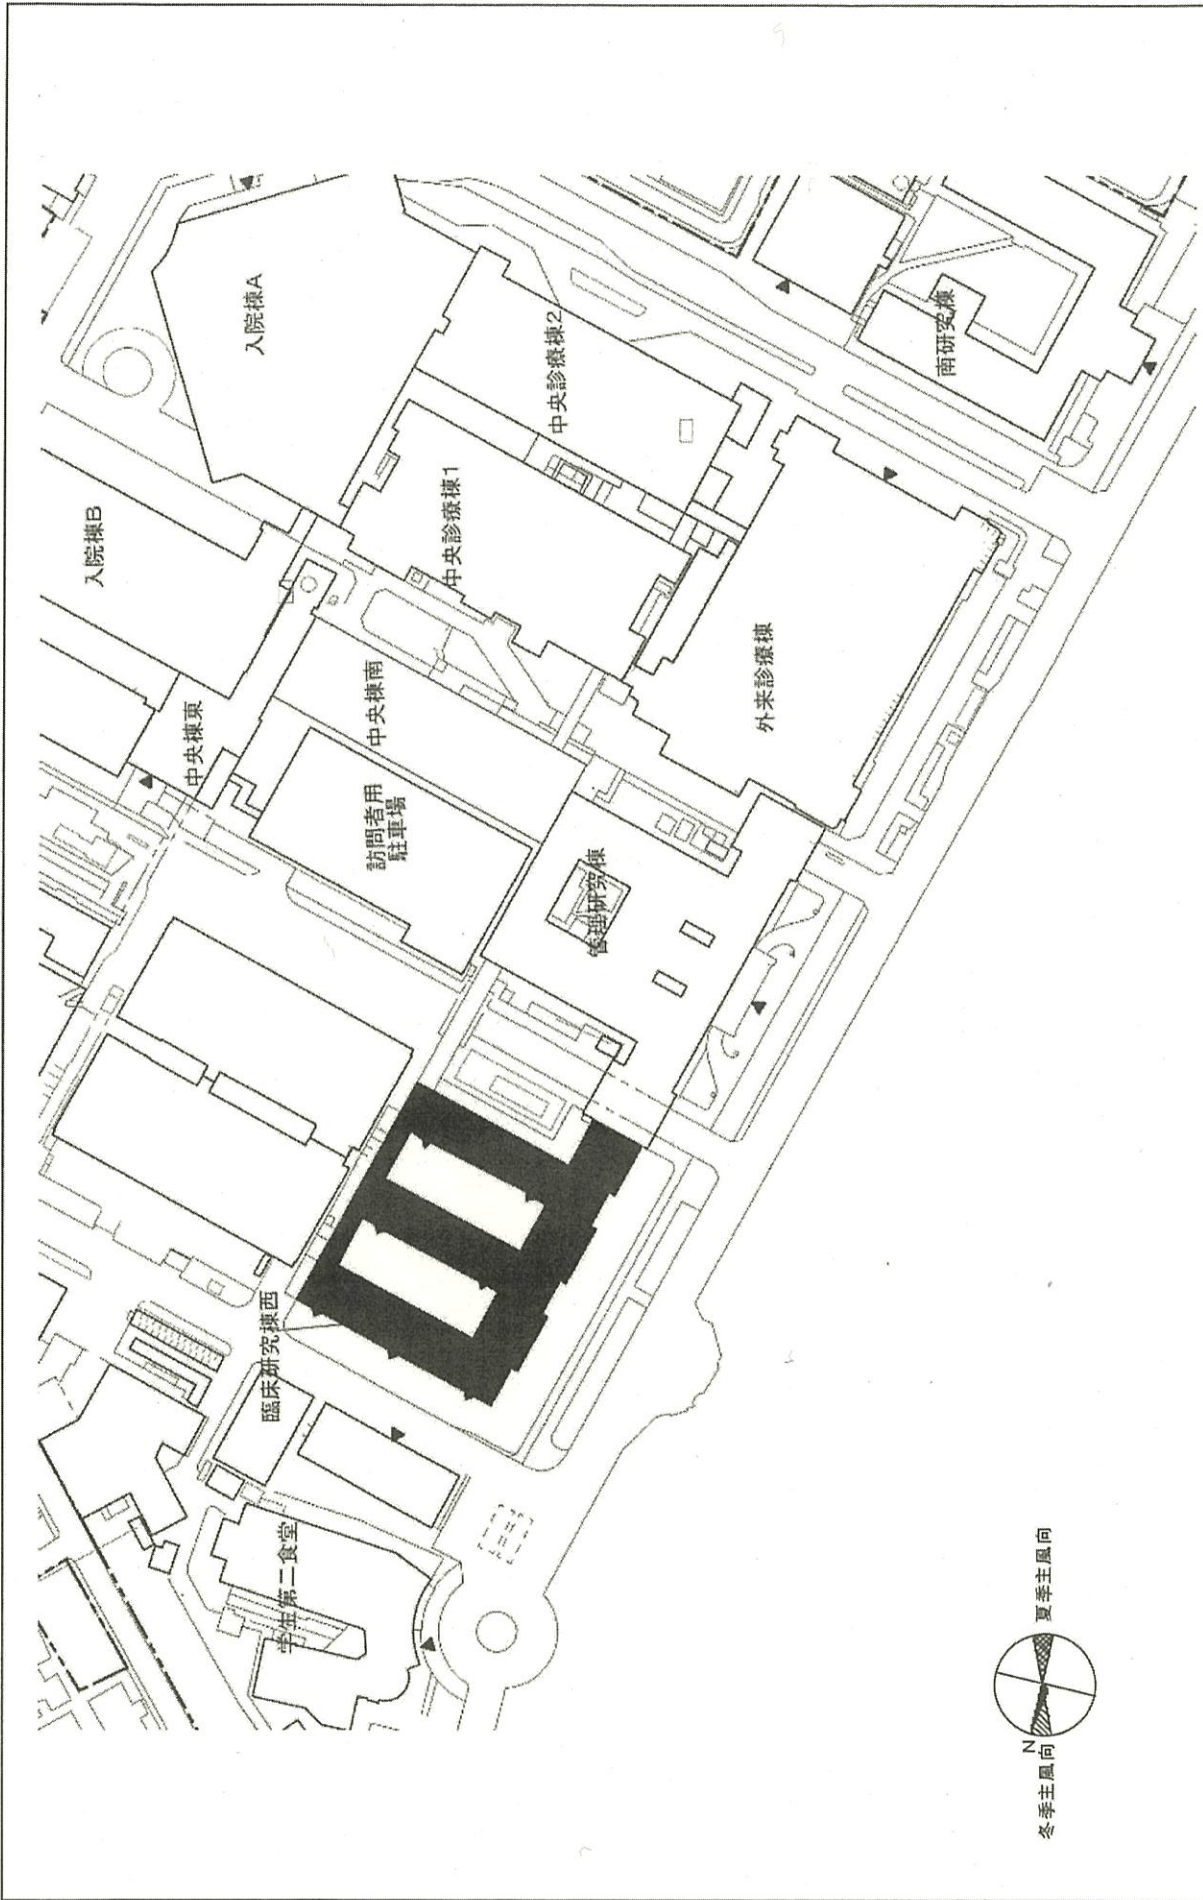

0 50 100


団地名 001本郷

事業名

東京大学(本郷)総合研究棟改修(臨床系)

配置図

1/1000

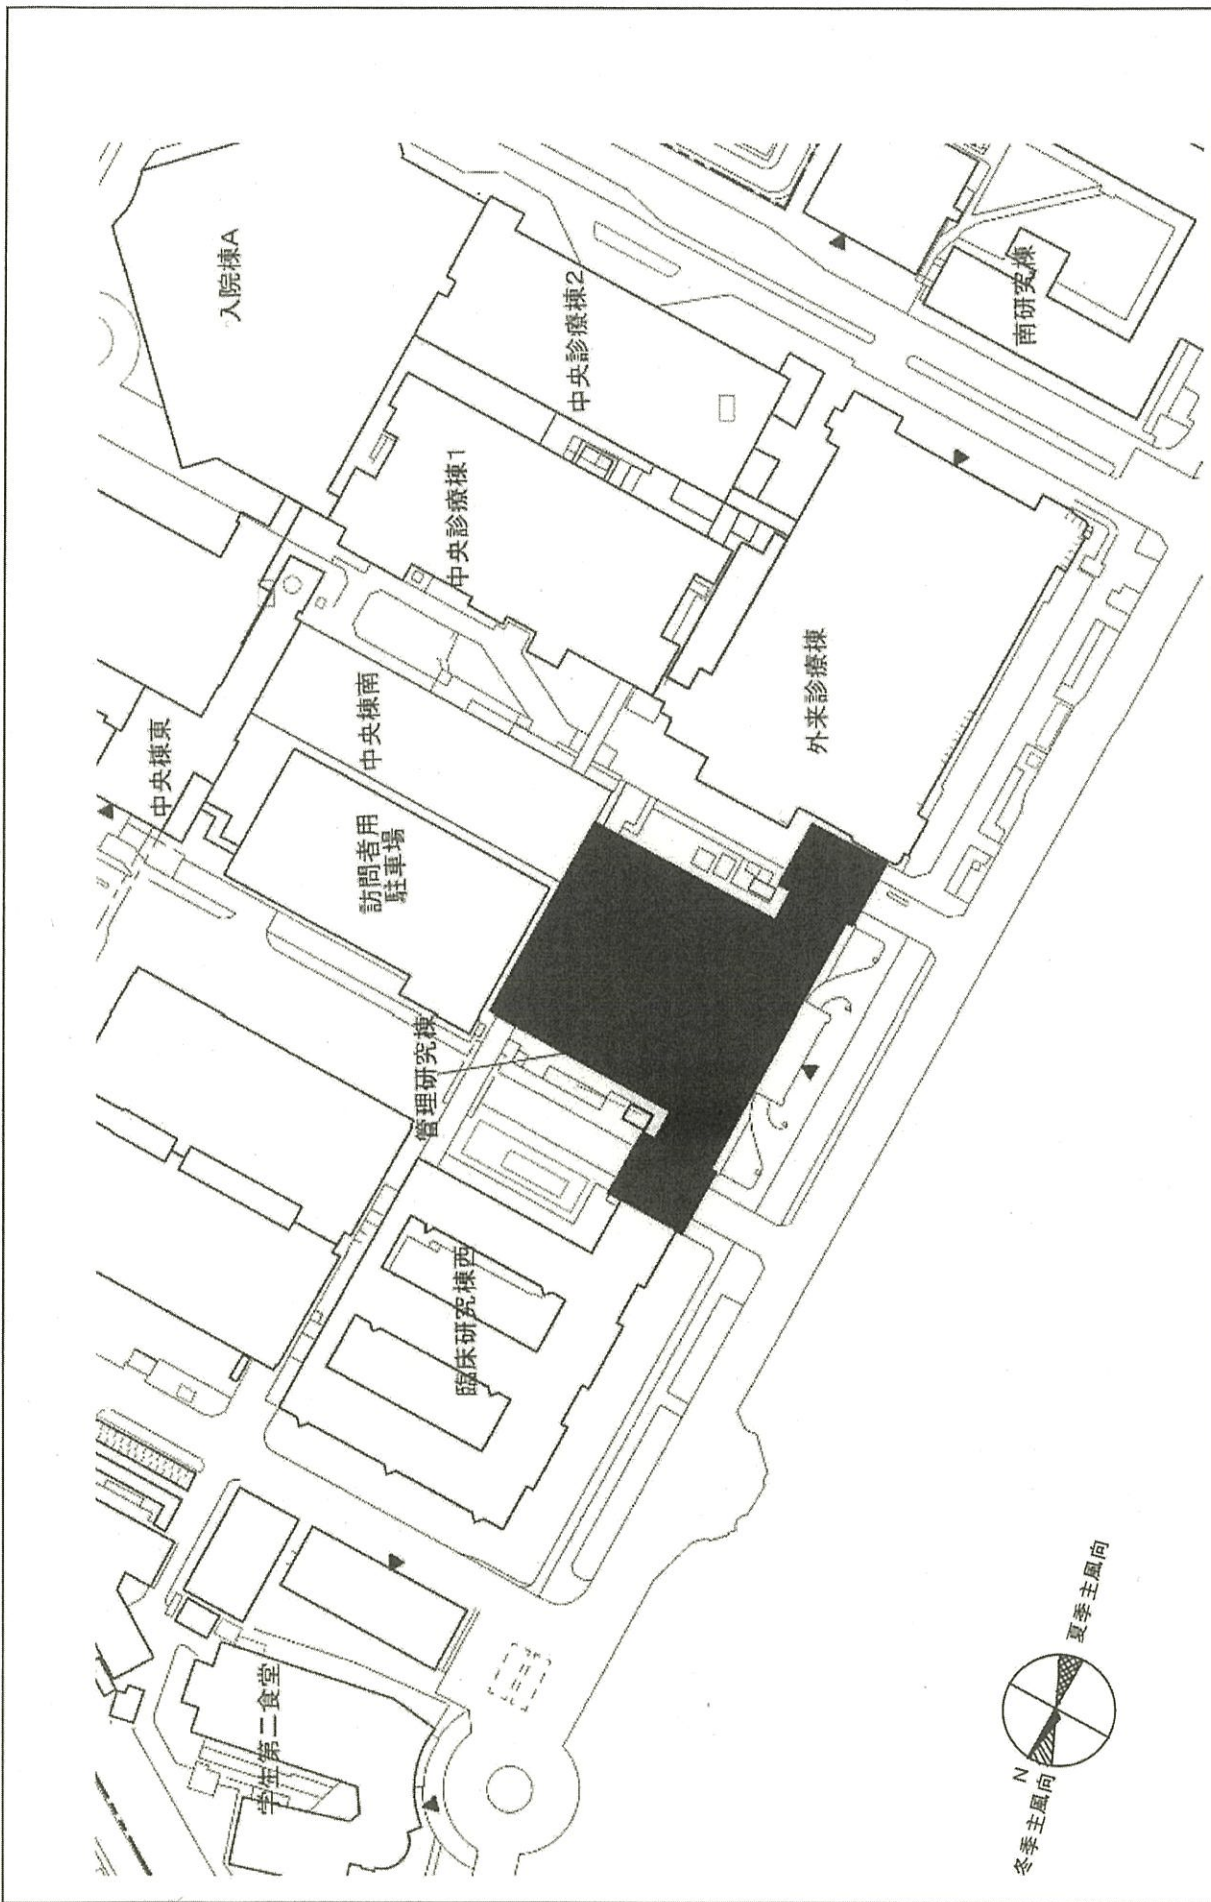

0 50 100

団地名


001本郷

事業名


東京大学(本郷)管理研究棟耐震改修

配置図


1/1000

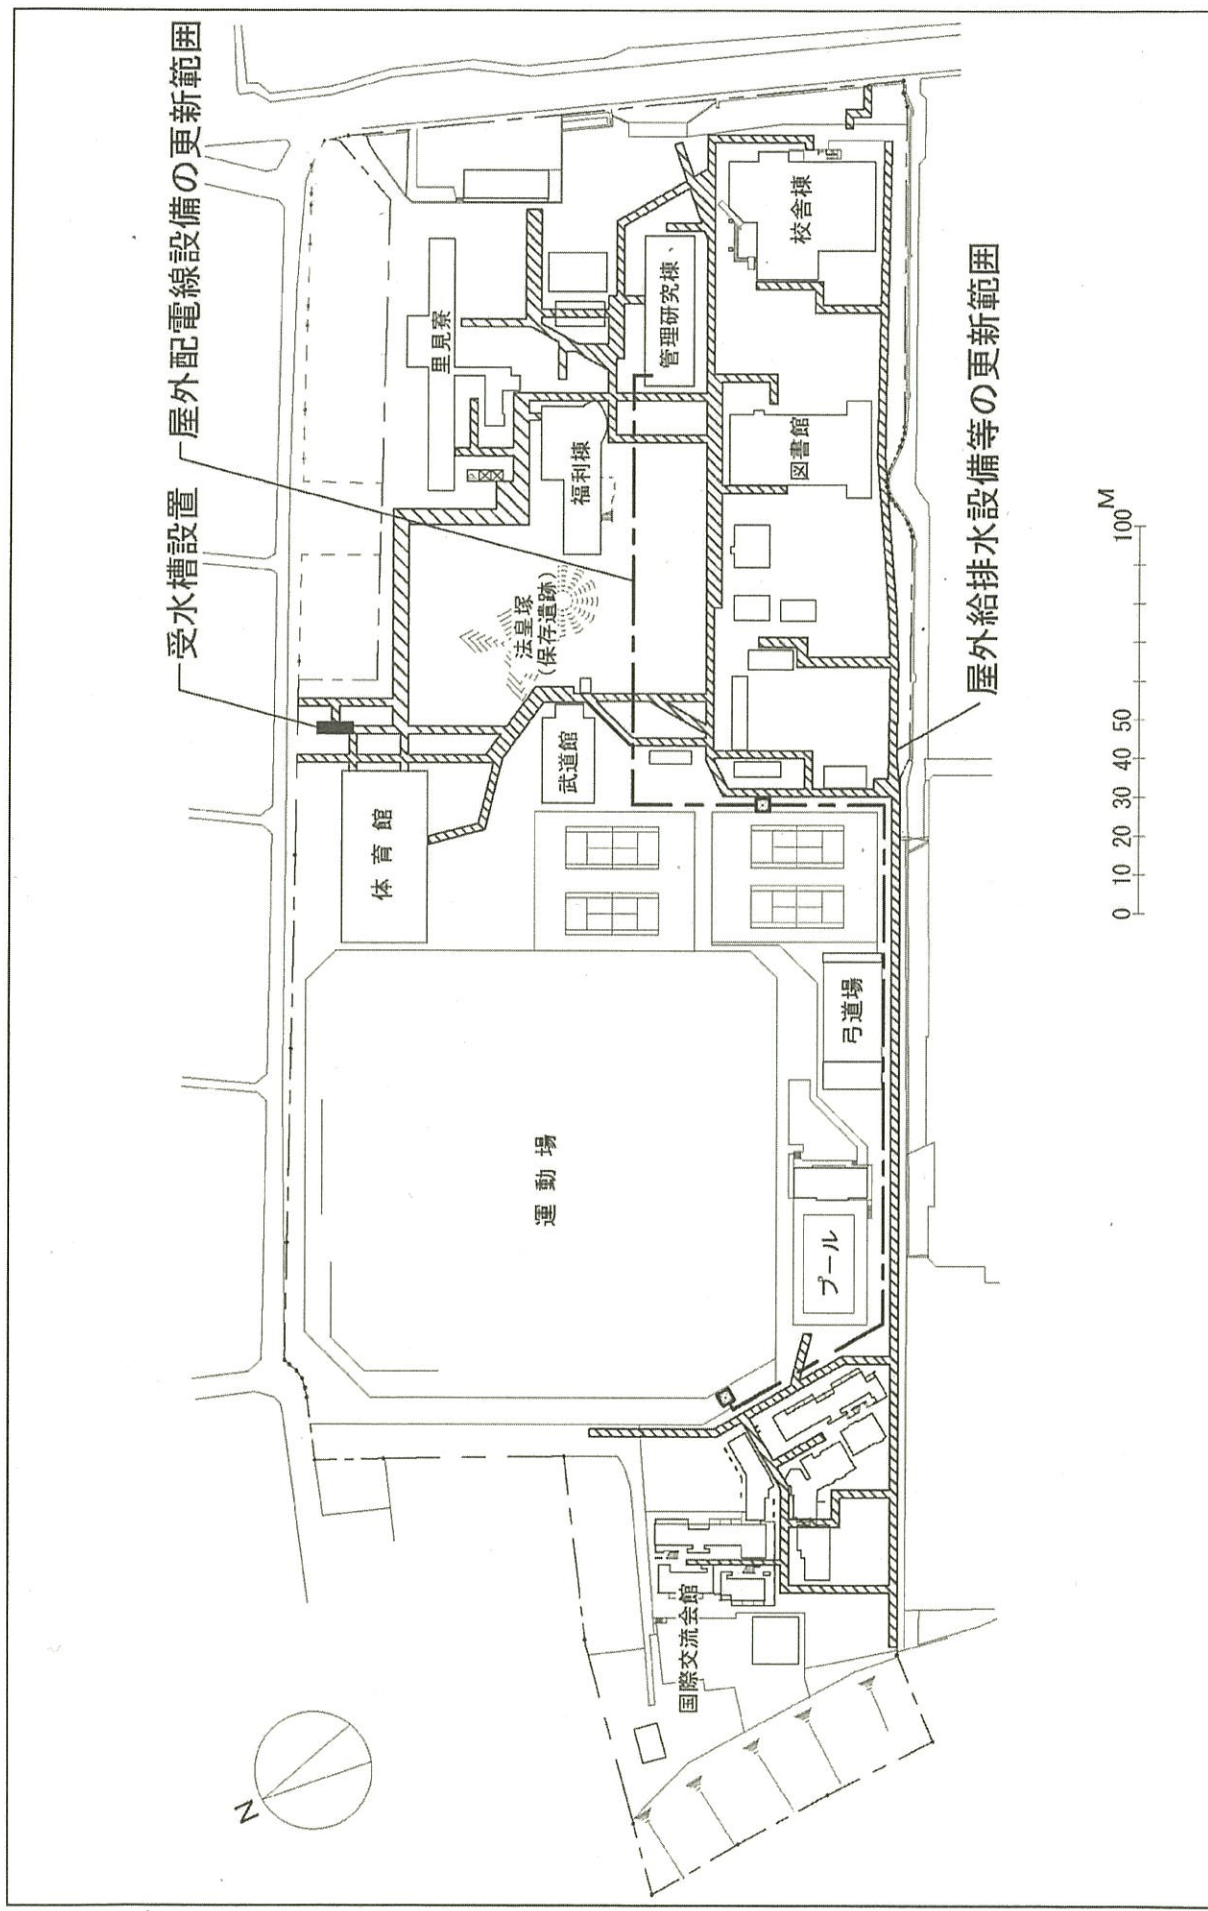

団 地 名	004 国府台	事 業 名	東京医科歯科大学(国府台)ライフライン再生(給排水設備)	配 置 図	1/1,800
-------	---------	-------	------------------------------	-------	---------

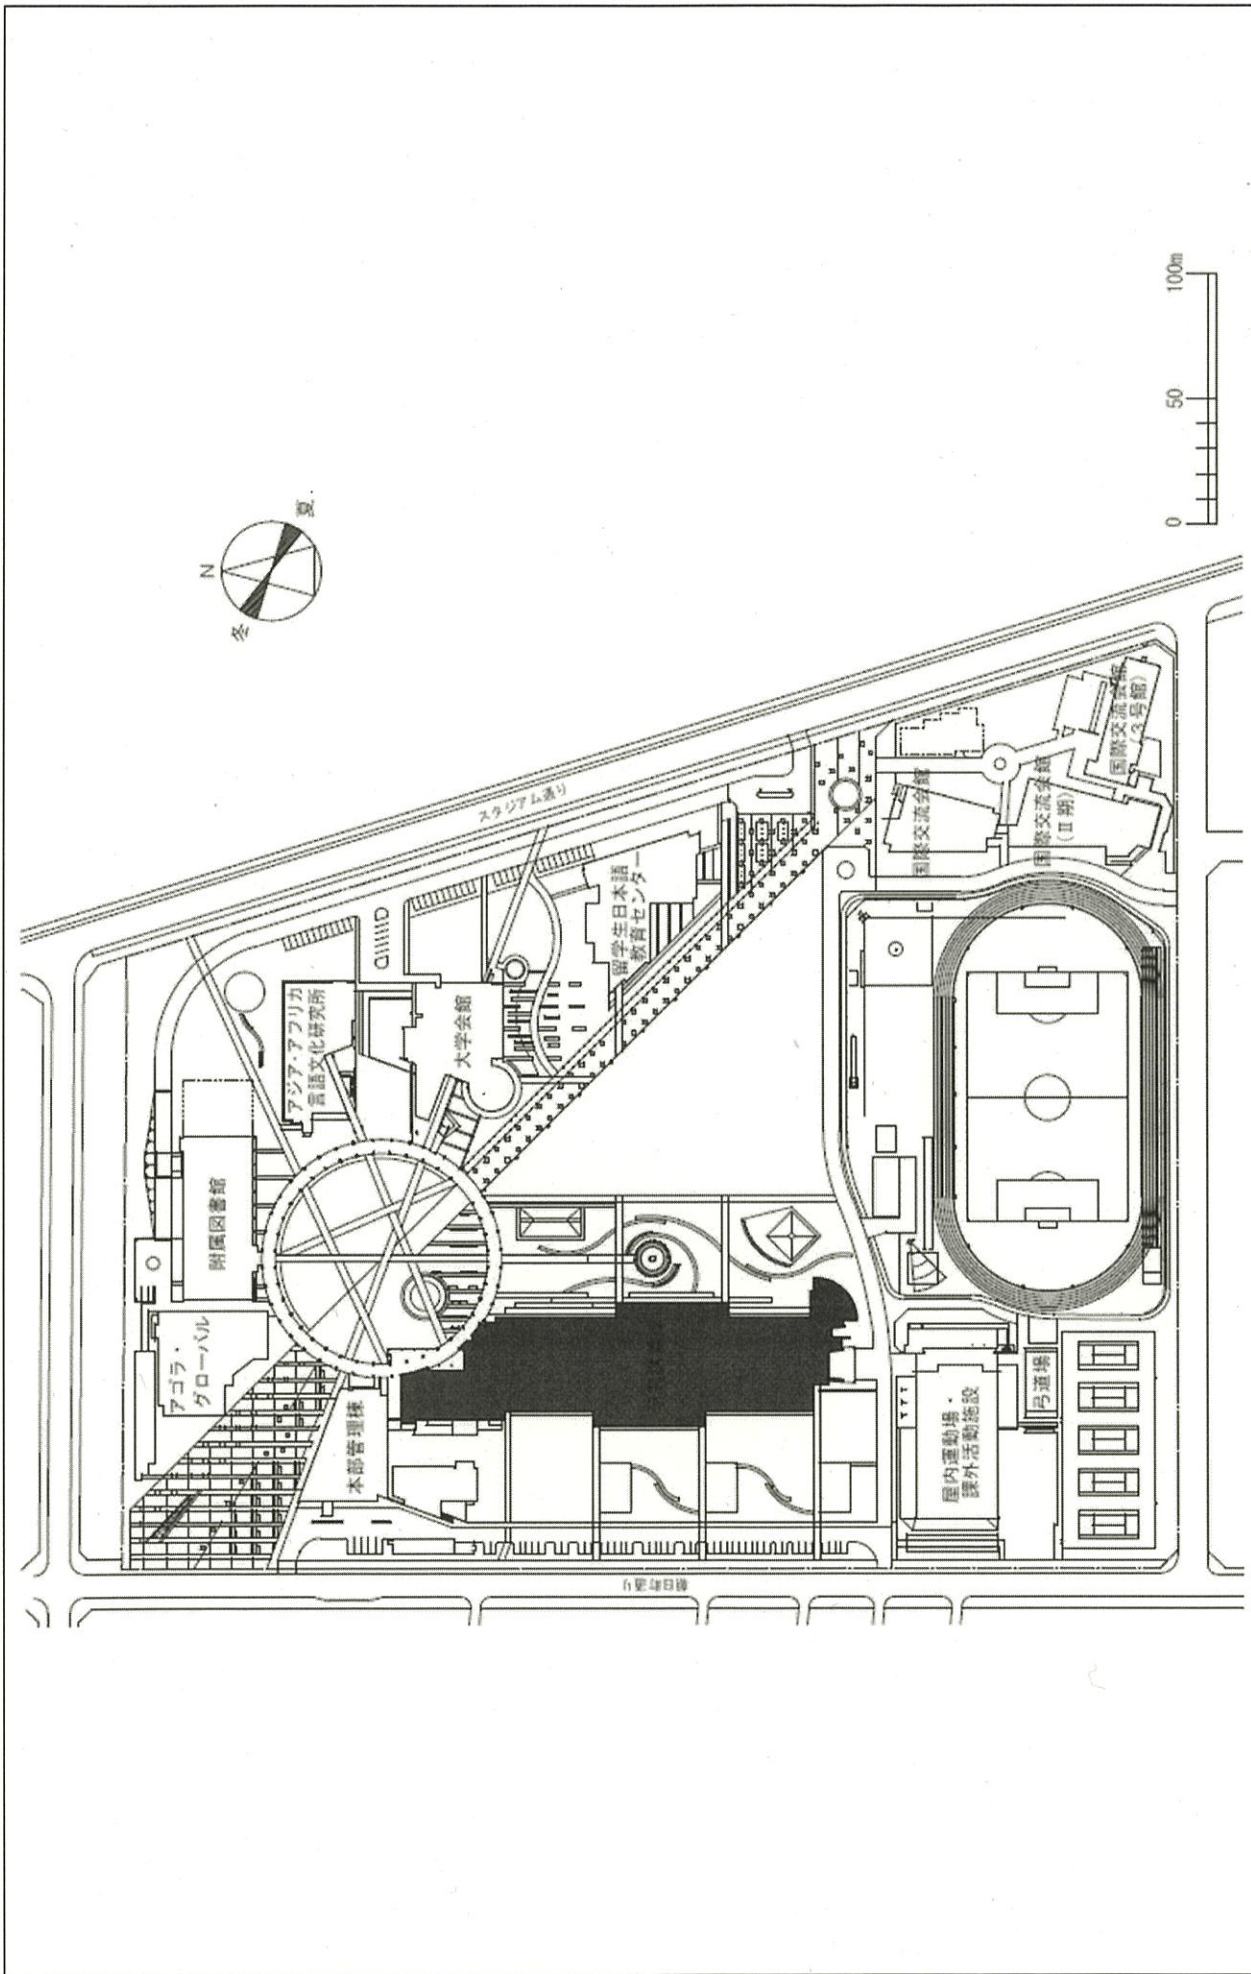


団地名	010 府中	事業名	東京外国語大学 (府中) 長寿命化促進事業	配置図	1/3000
-----	--------	-----	-----------------------	-----	--------

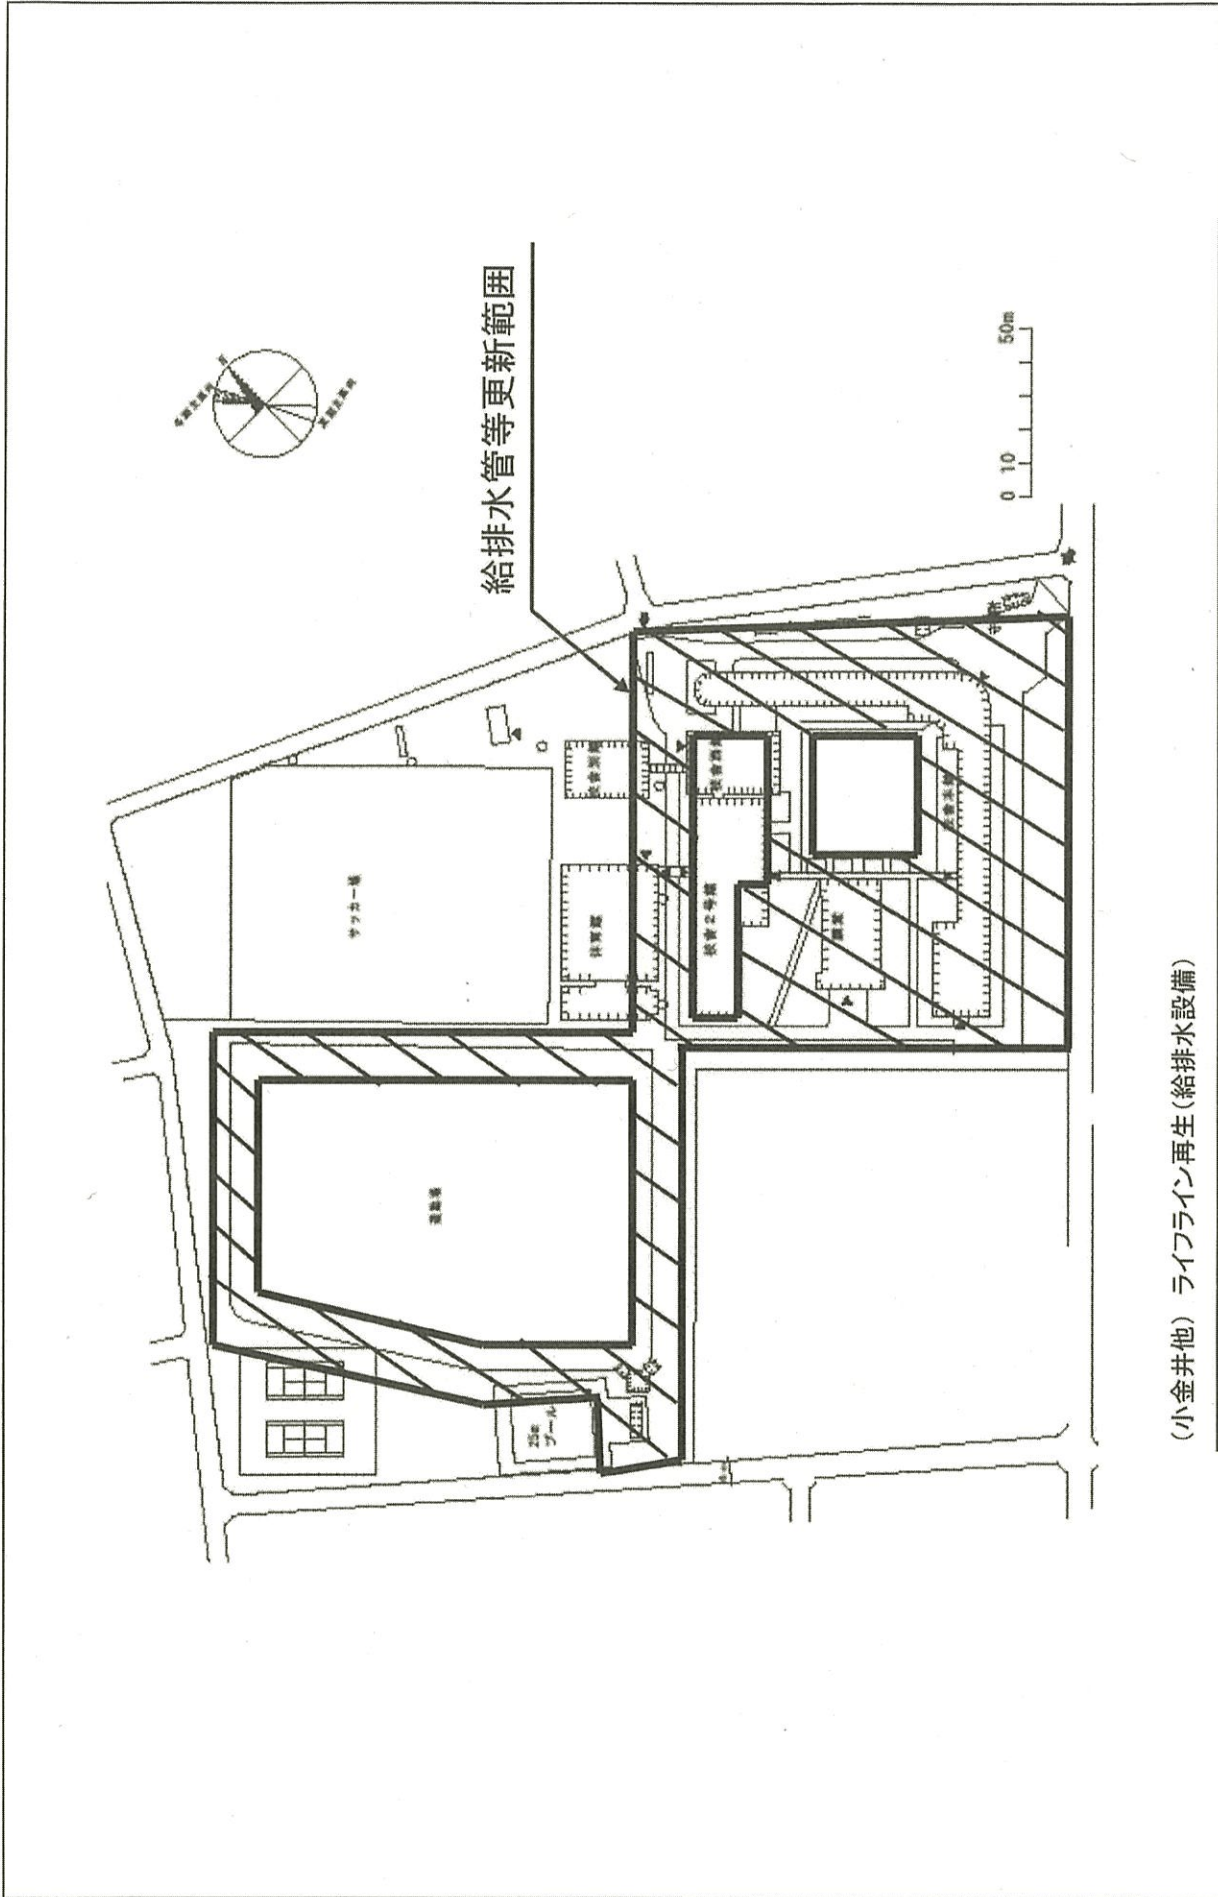

(小金井他) ライフライン再生(給排水設備)


団地名	002 下馬	事業名	東京学芸大学(下馬他)ライフライン再生(給排水設備)	配置図	1/2000
-----	--------	-----	----------------------------	-----	--------



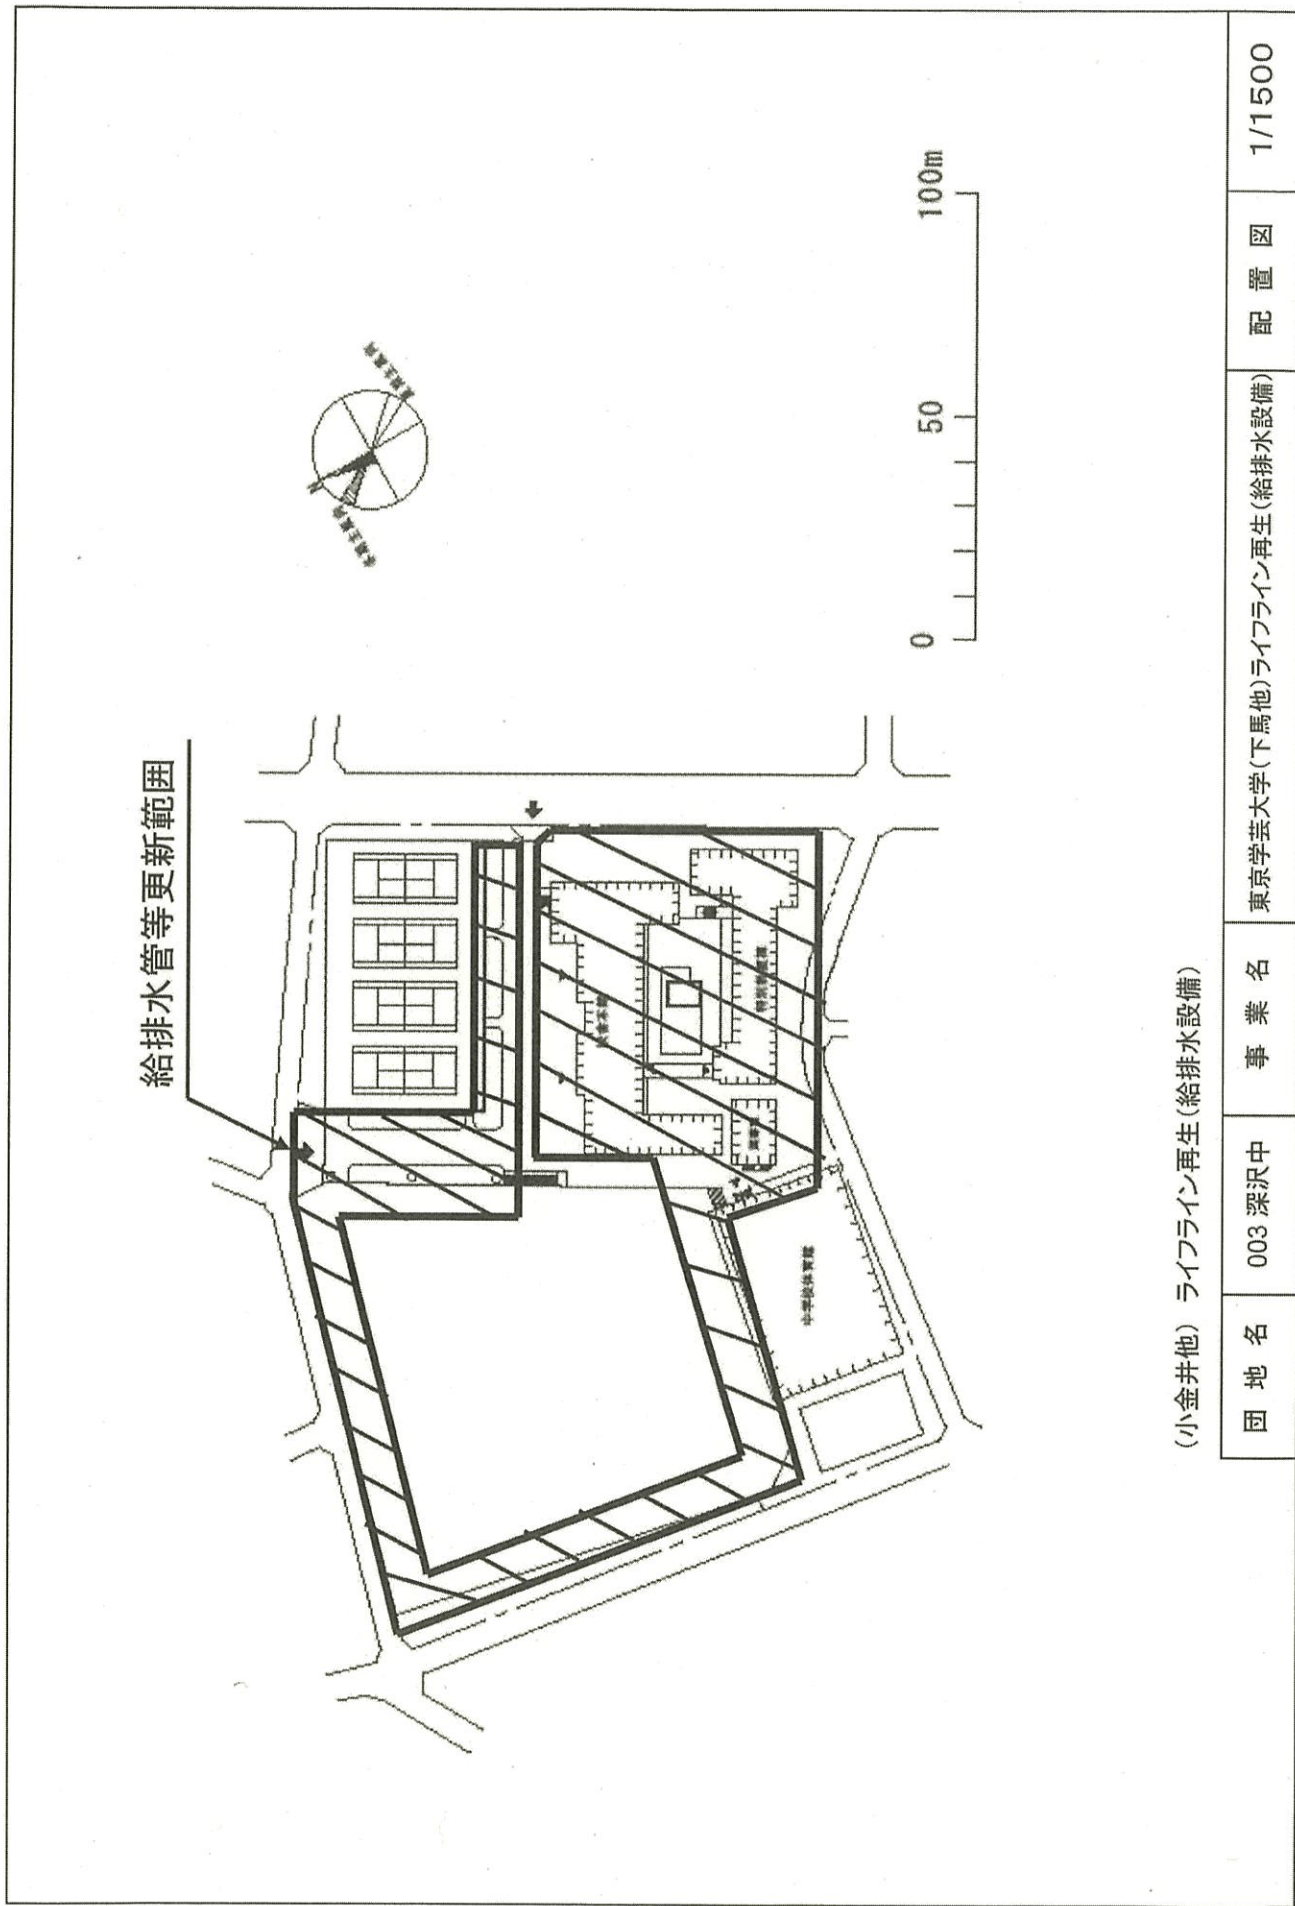


(小金井他) ライフライン再生(給排水設備)

団地名	003 深沢中	事業名	東京学芸大学(下馬他)ライフライン再生(給排水設備)	配置図	1/1500
-----	---------	-----	----------------------------	-----	--------

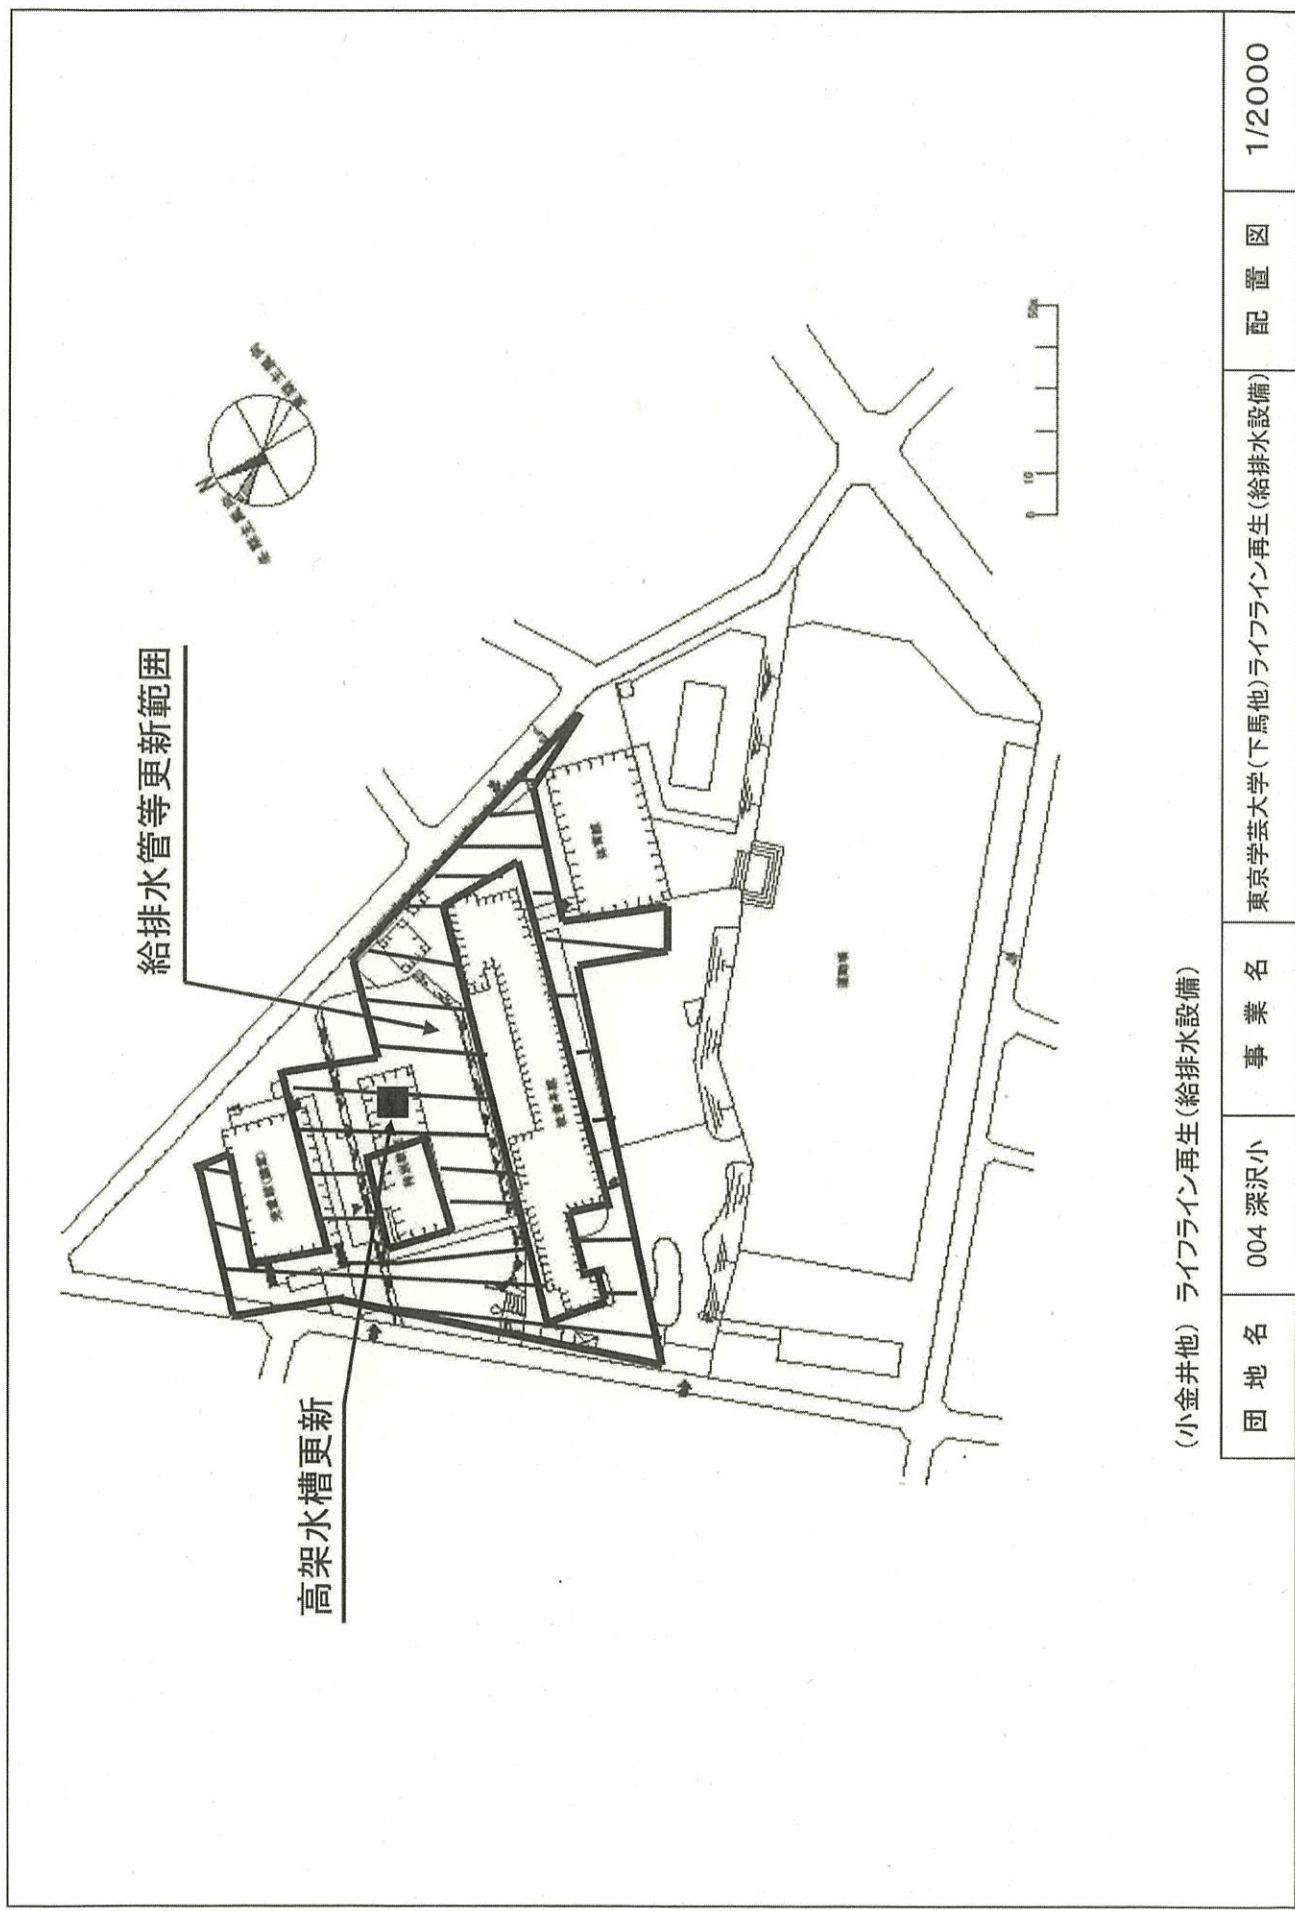


(小金井他) ライフライン再生(給排水設備)

団地名	004 深沢小	事業名	東京学芸大学(下馬他)ライフライン再生(給排水設備)	配置図	1/2000
-----	---------	-----	----------------------------	-----	--------

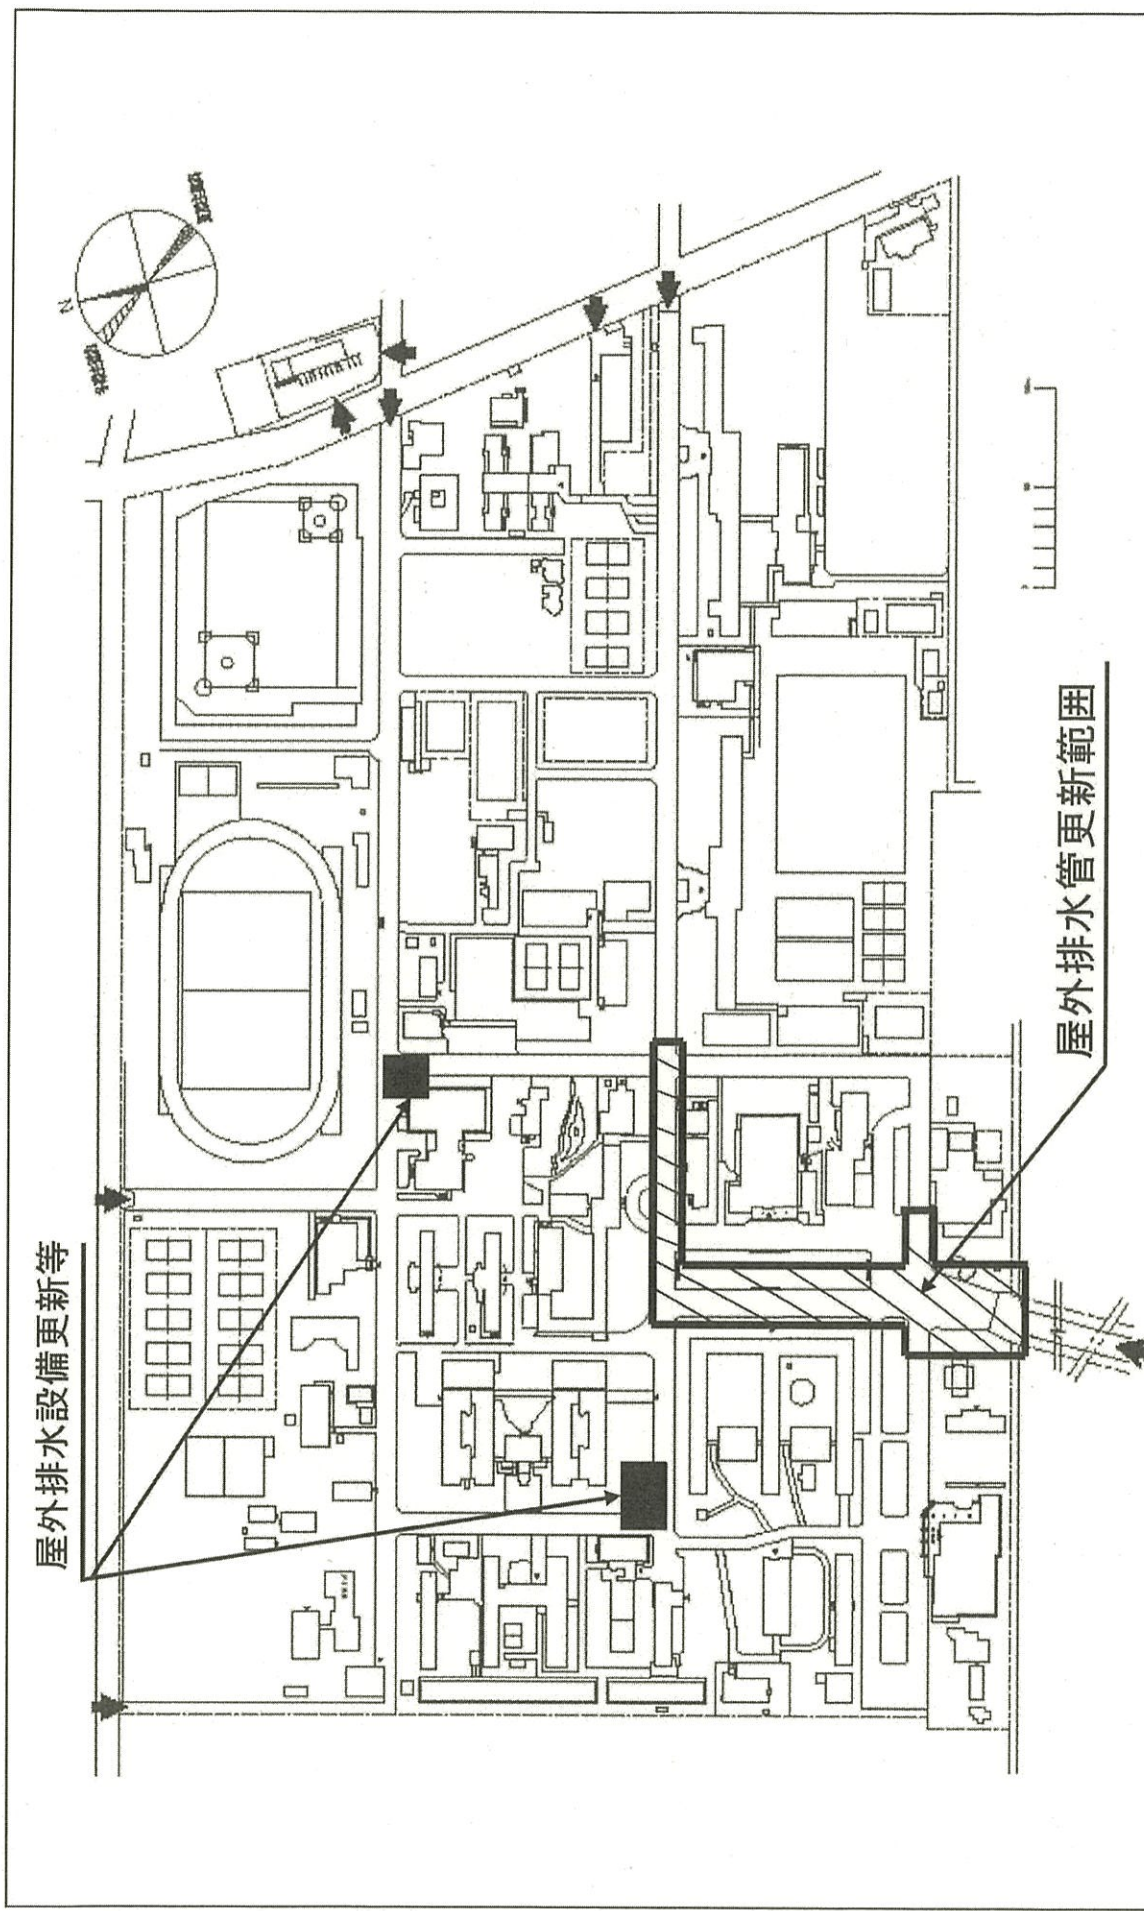


(小金井他) ライフライン再生(給排水設備)

団地名	001 小金井	事業名	東京芸芸大学(小金井)ライフライン再生(給排水設備)	配置図	1/4000
-----	---------	-----	----------------------------	-----	--------

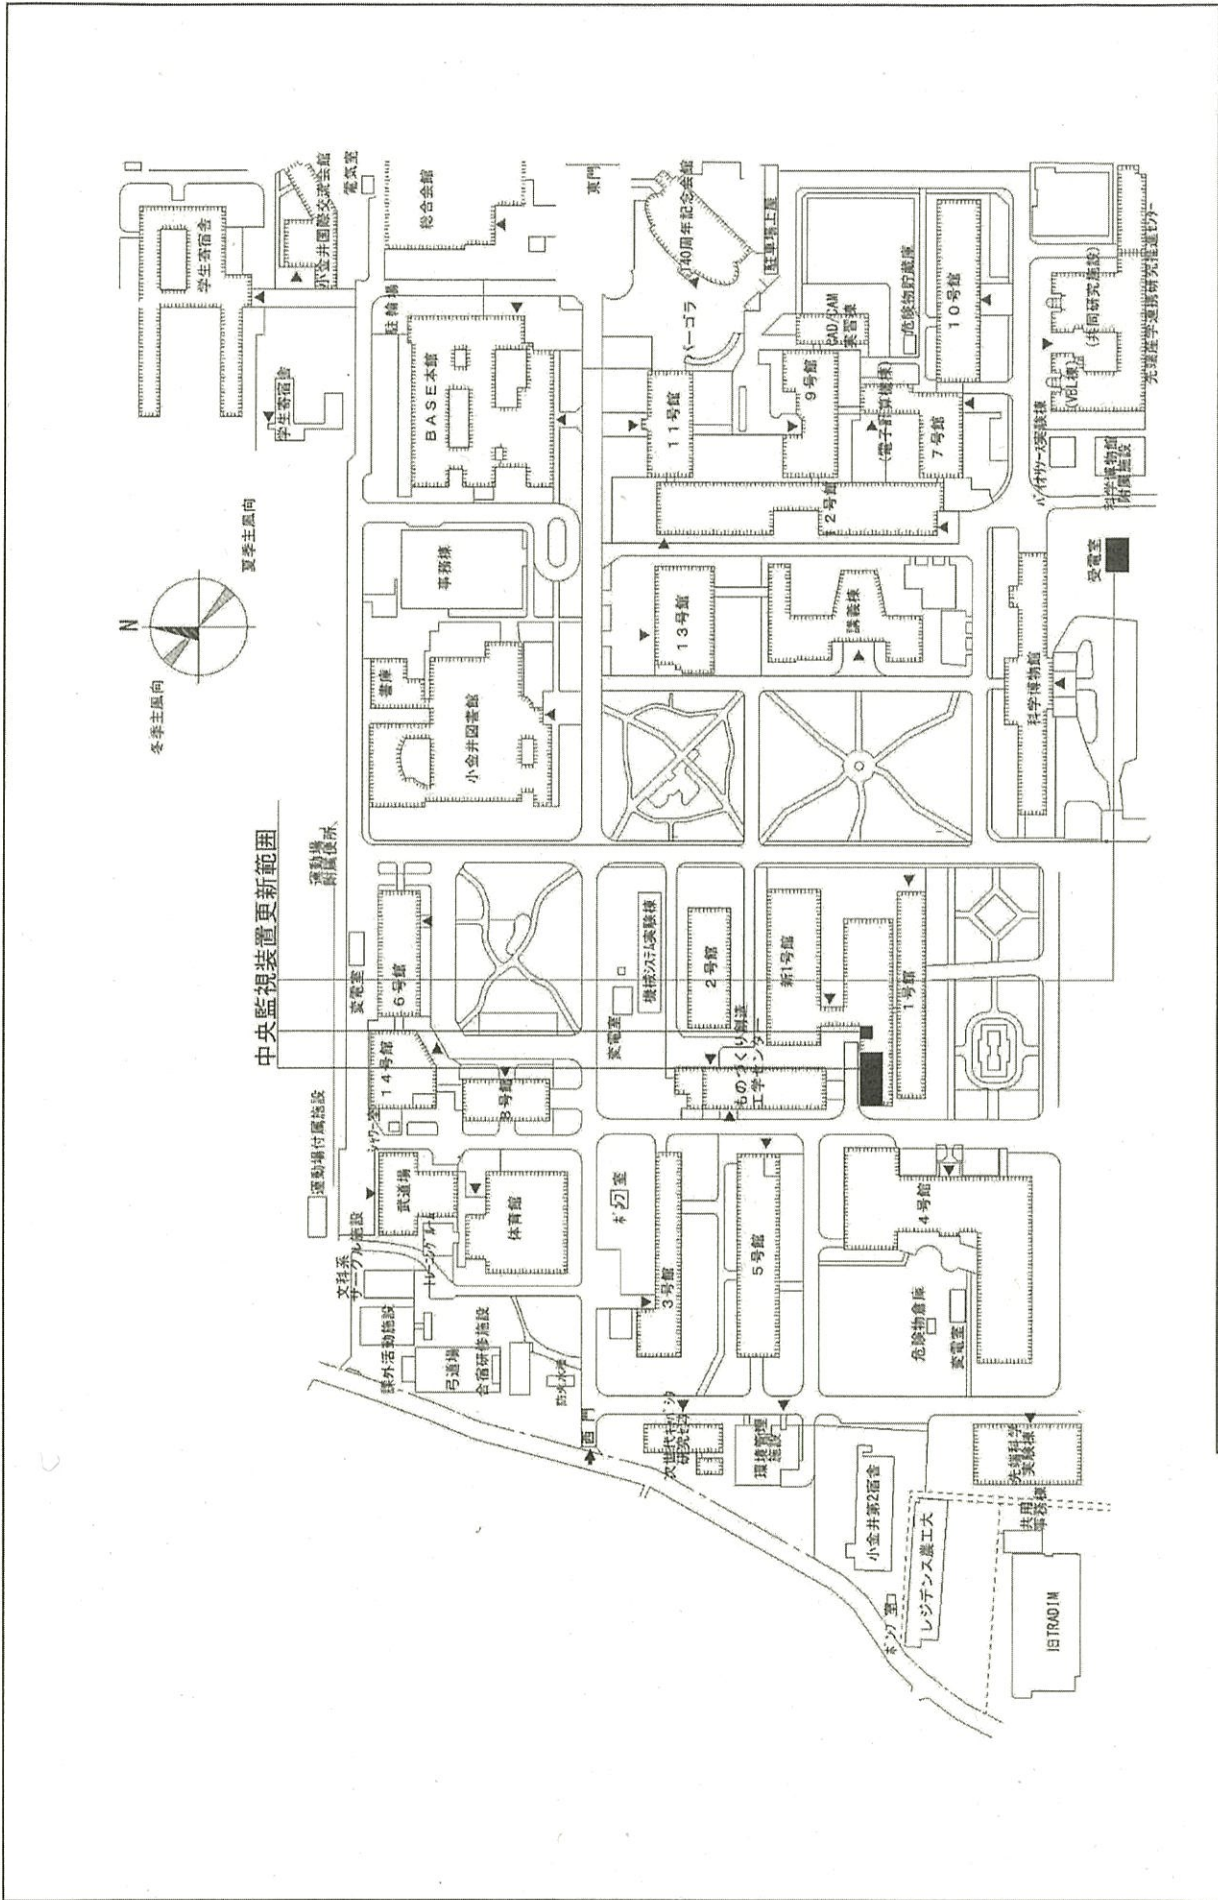


中央監視装置更新範囲


団地名	001小金井
事業名	東京農工大学(小金井)ライフライン再生(電気設備)
配置図	1/2000

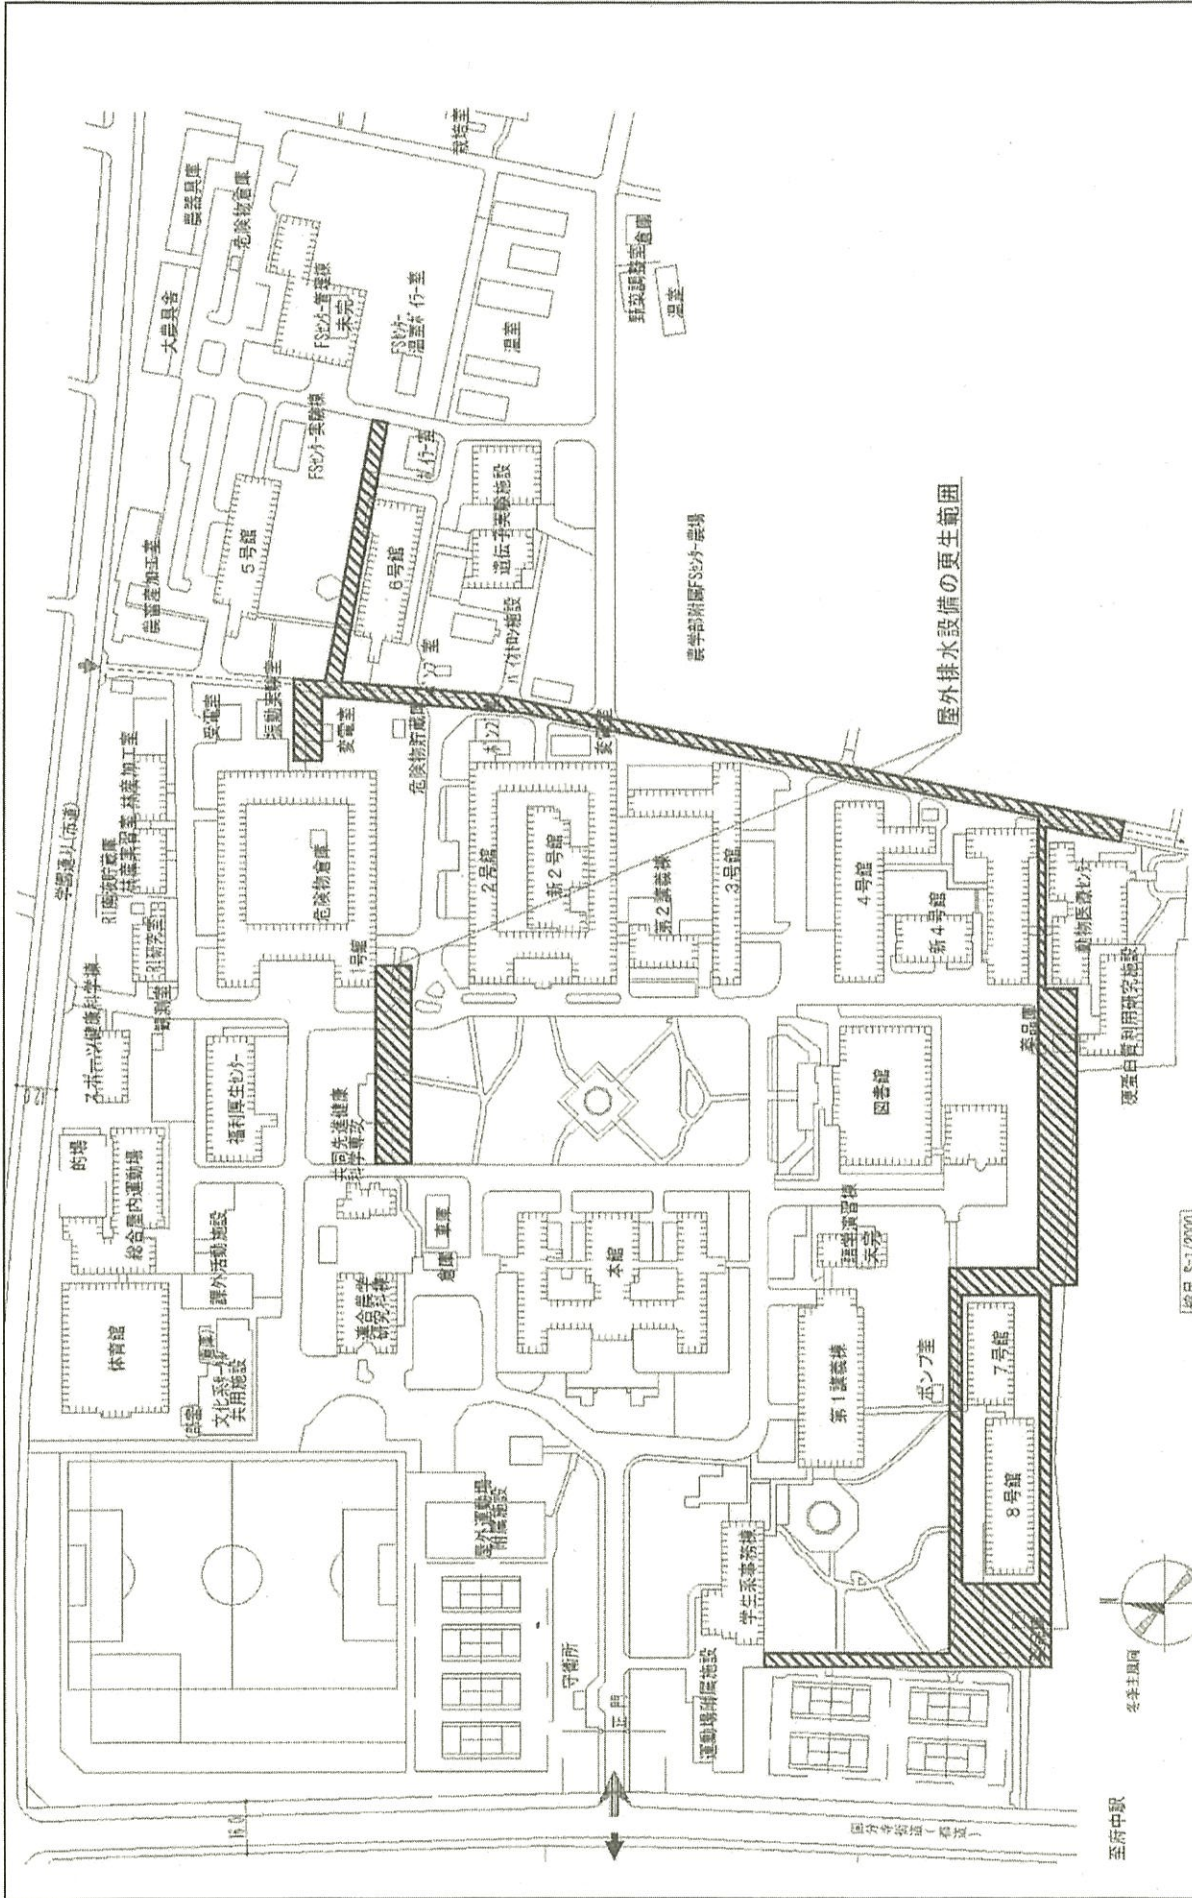

団地名	002 府中幸町	事業名	東京農工大学(府中幸町)ライフライン再生(給排水設備)	配置図	1/2000
-----	----------	-----	-----------------------------	-----	--------

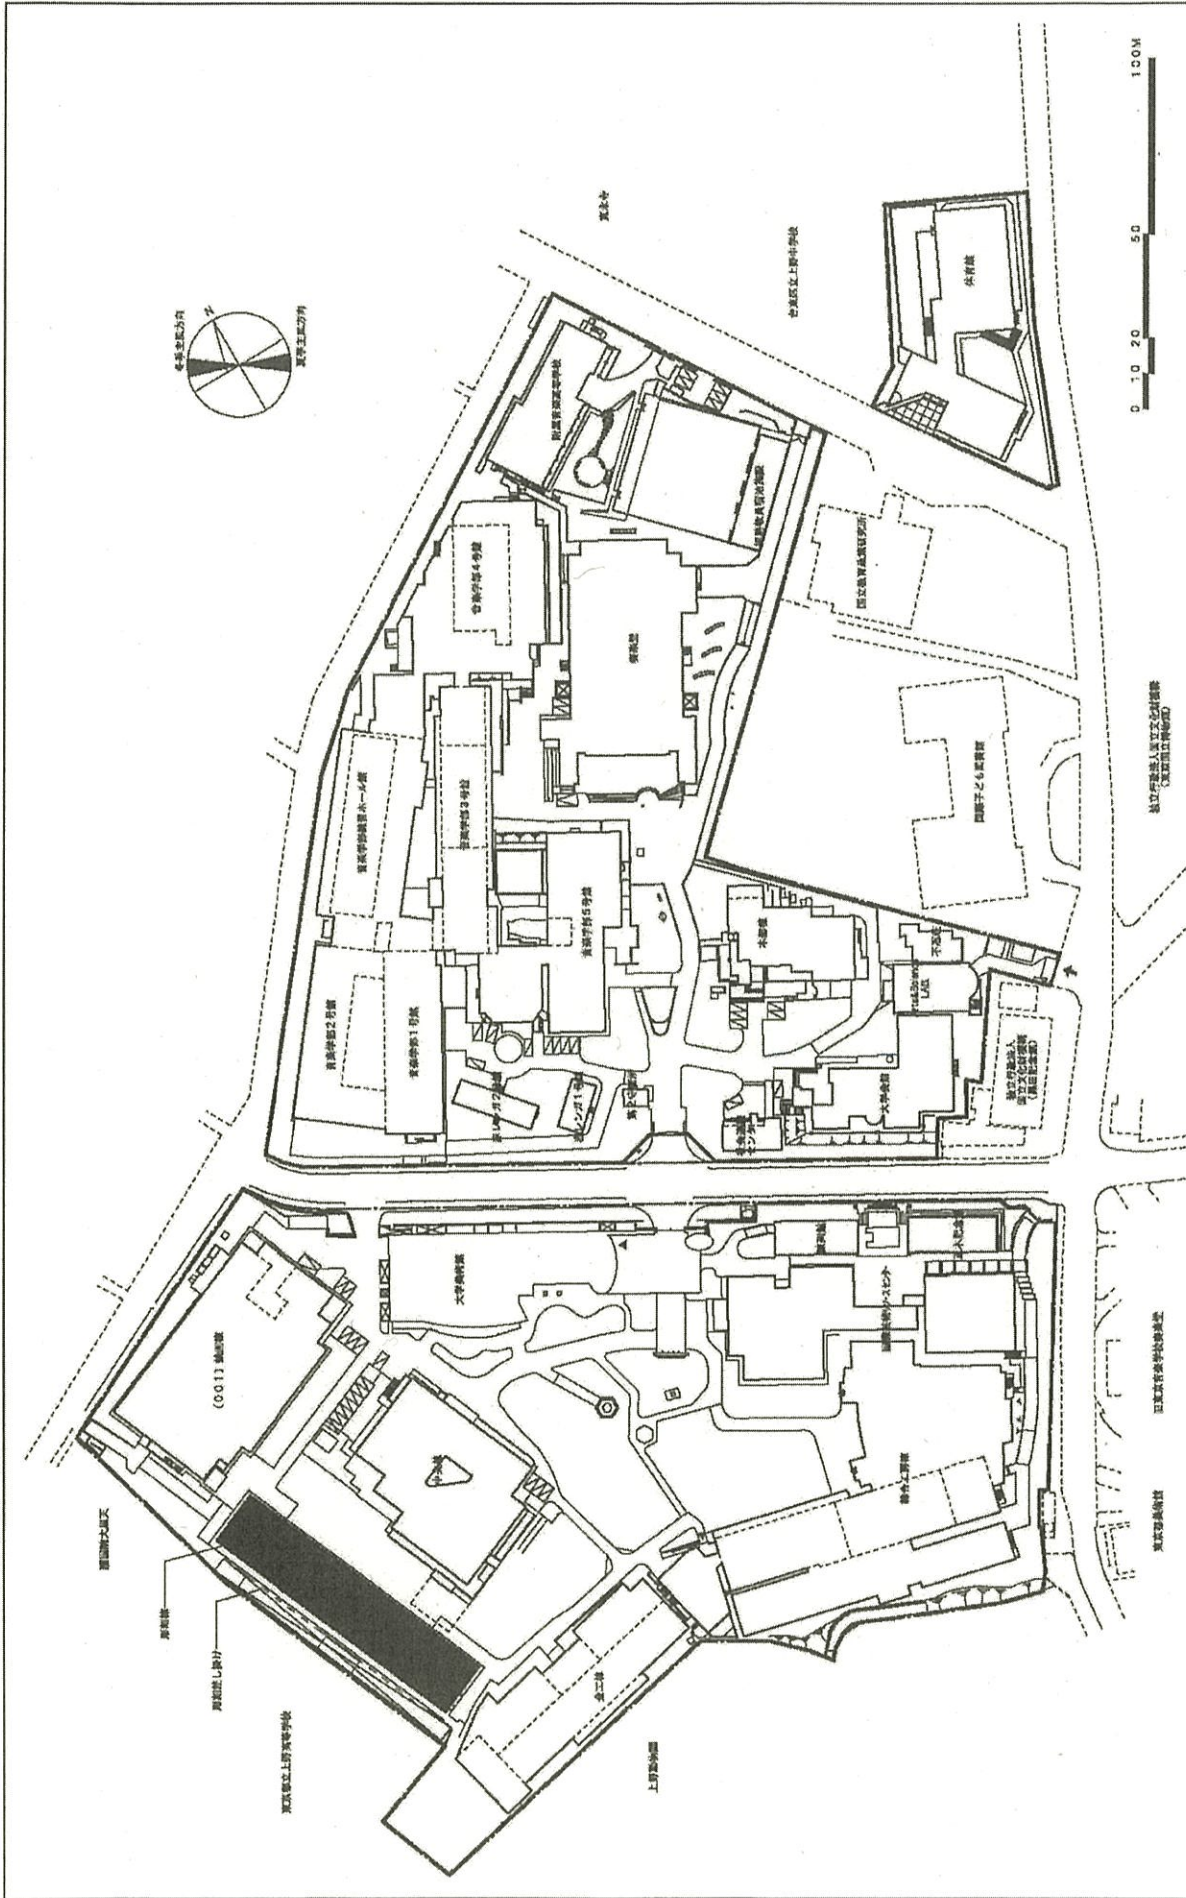


団地名	001 上野	事業名	東京芸術大学(上野)教育実習棟改修(芸術系)	配置図	1/1500
-----	--------	-----	------------------------	-----	--------

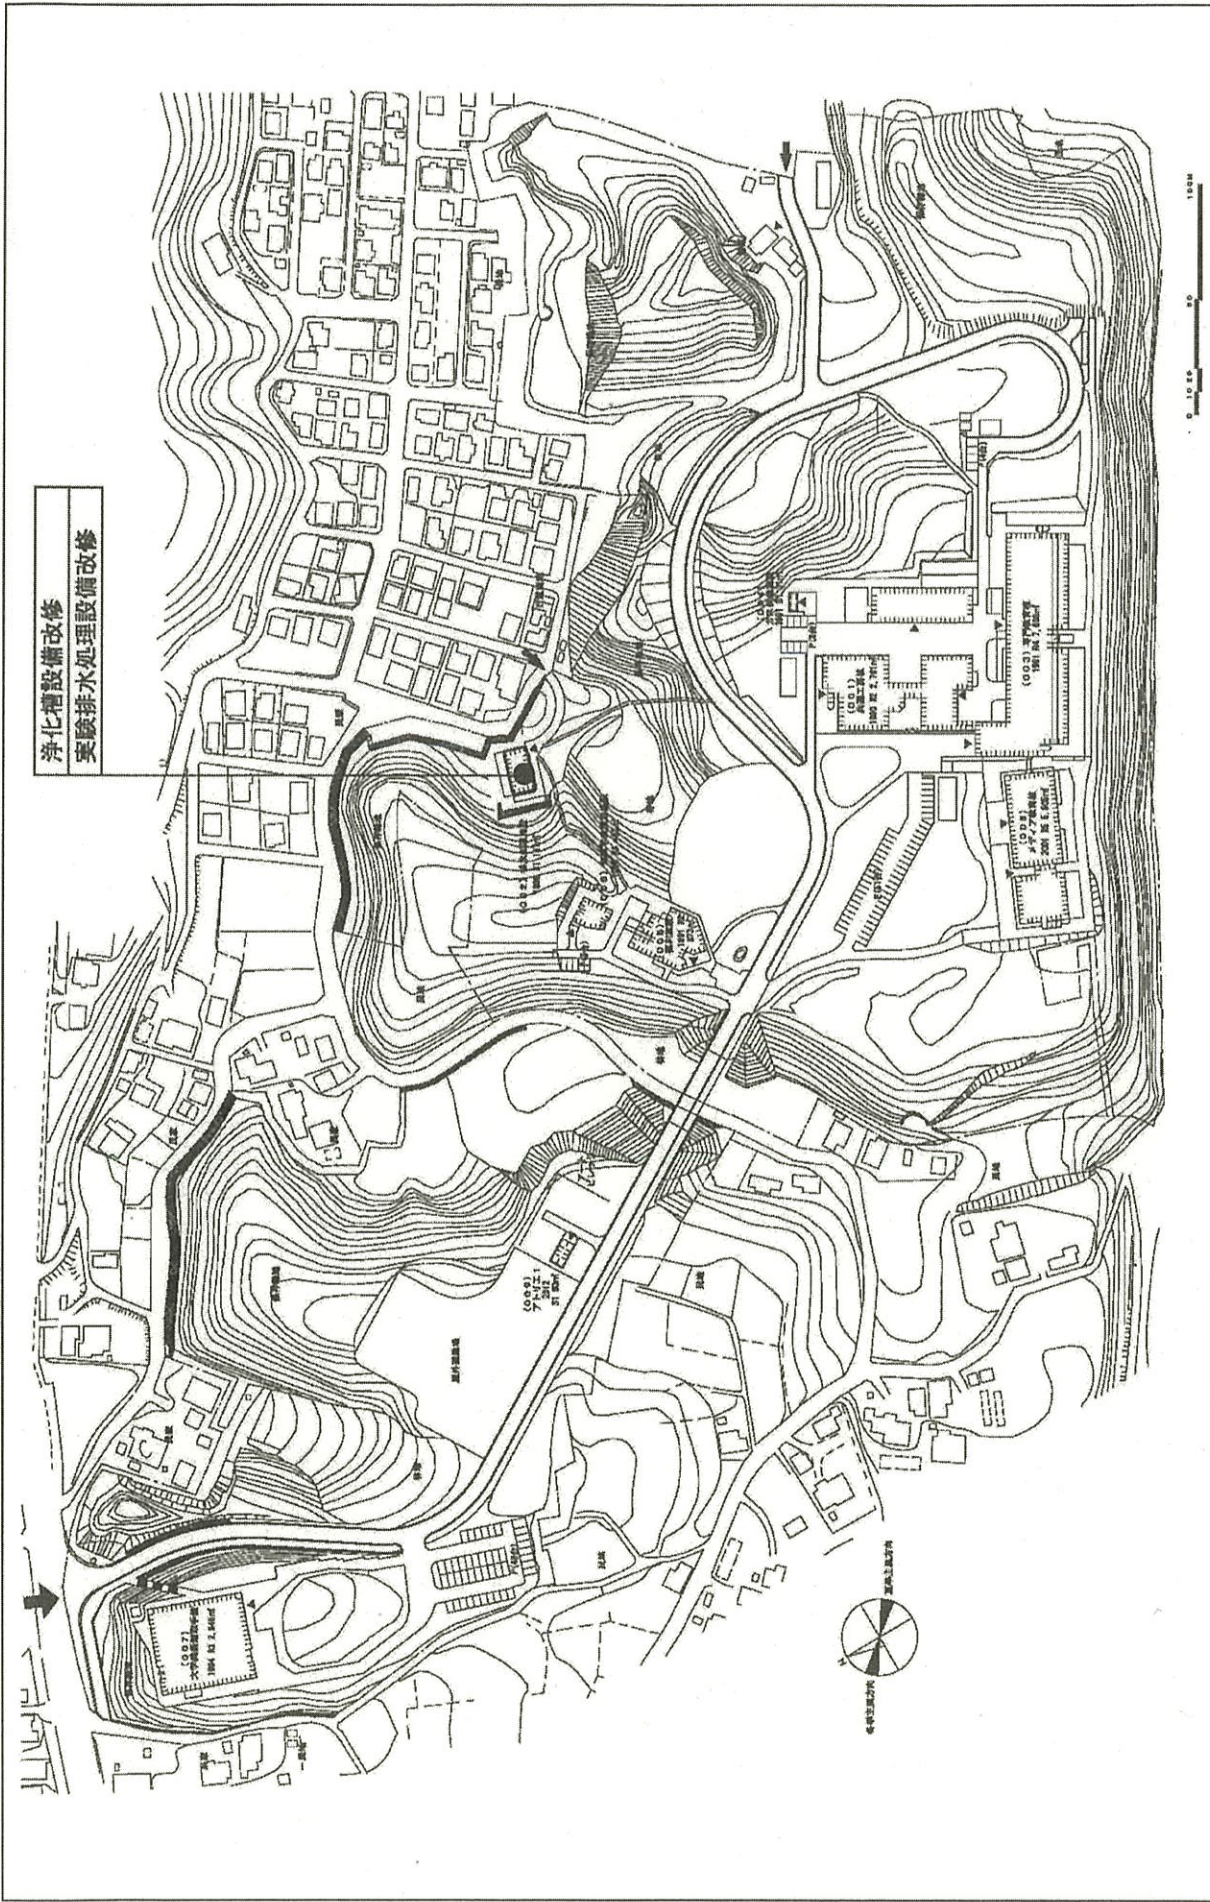


浄化槽設備改修  
 実験排水処理設備改修

団地名	008 取手	事業名	東京芸術大学(取手)ライフライン再生(排水処理設備)	配置図	1/3000
-----	--------	-----	----------------------------	-----	--------

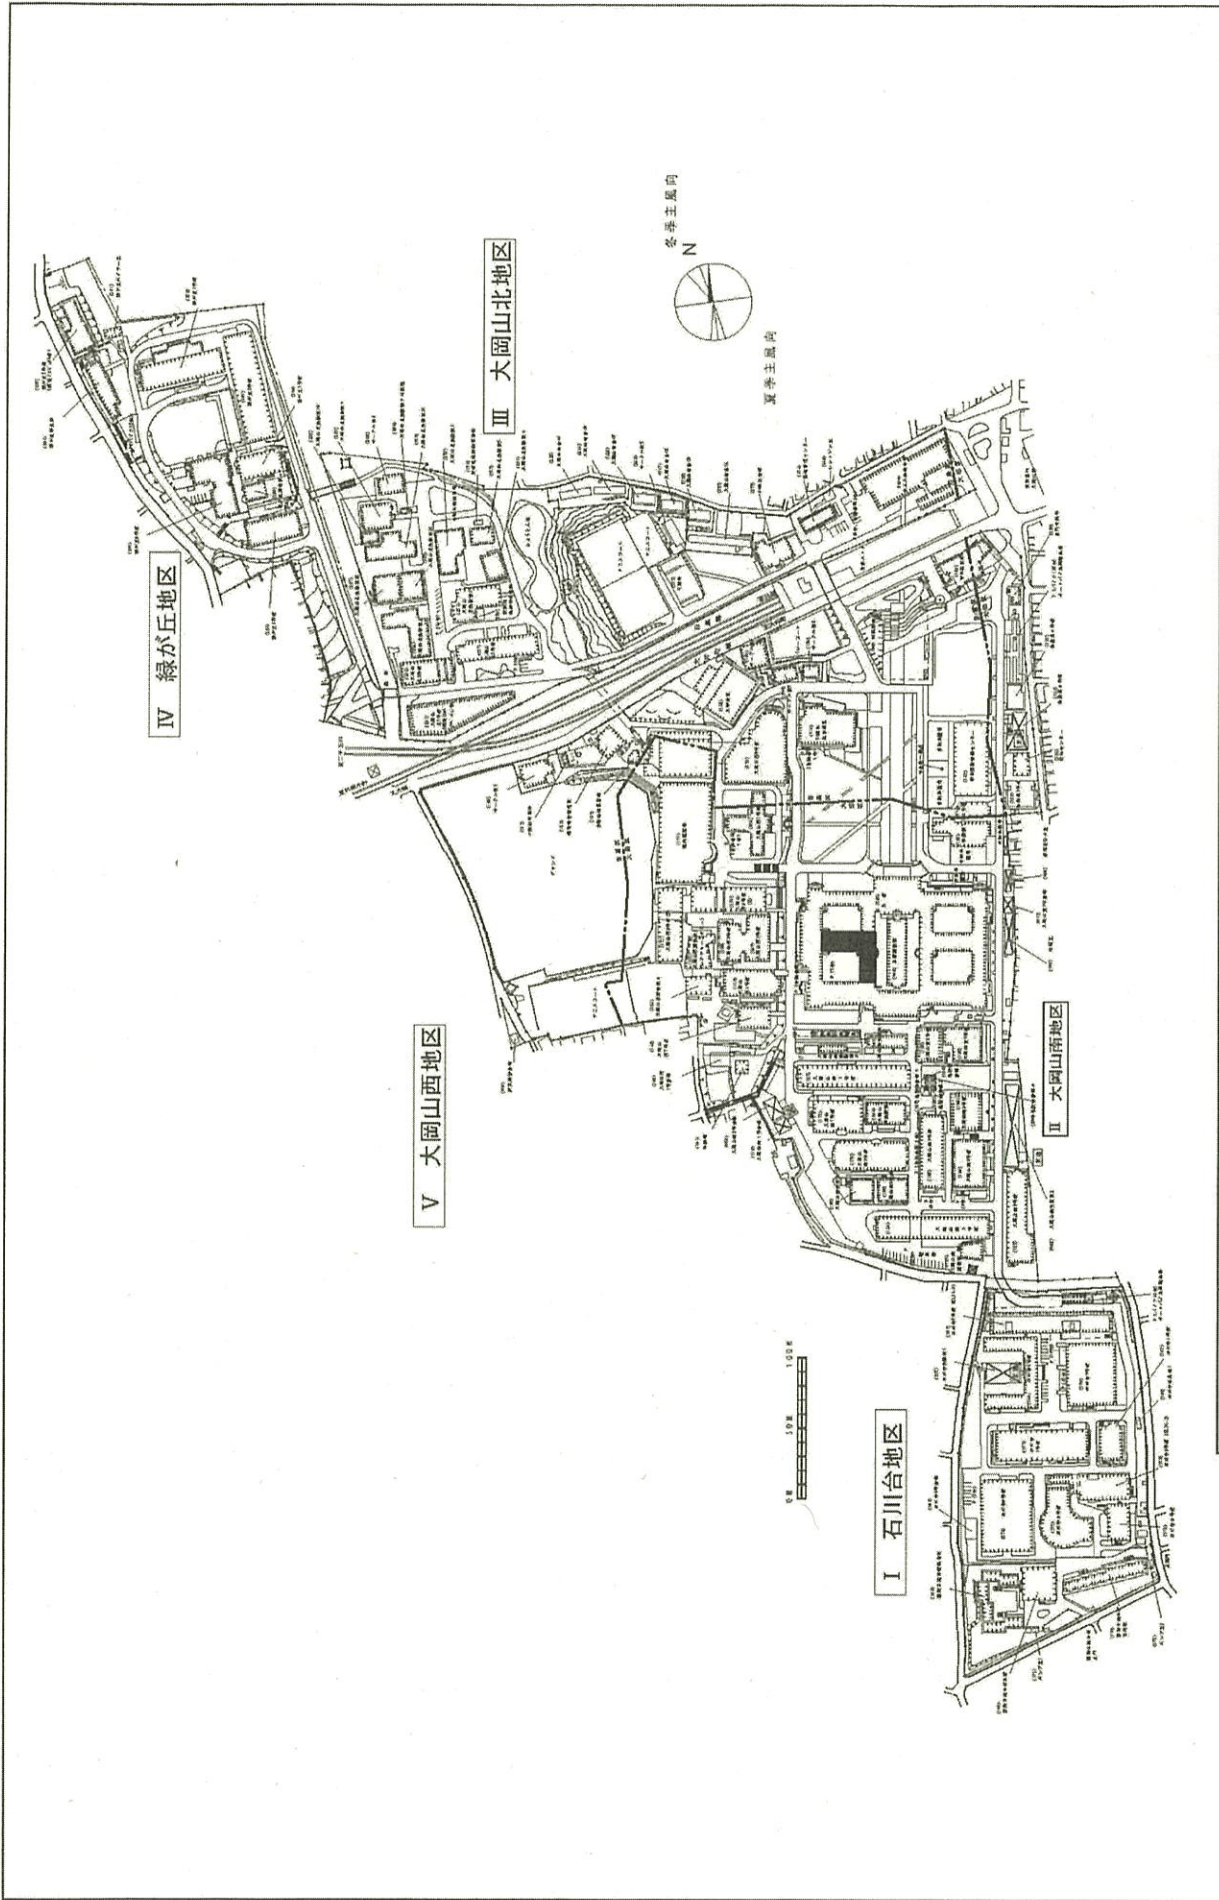



団地名	001大岡山	事業名	東京工業大学(大岡山)本館改修	配置図	1/4500
-----	--------	-----	-----------------	-----	--------



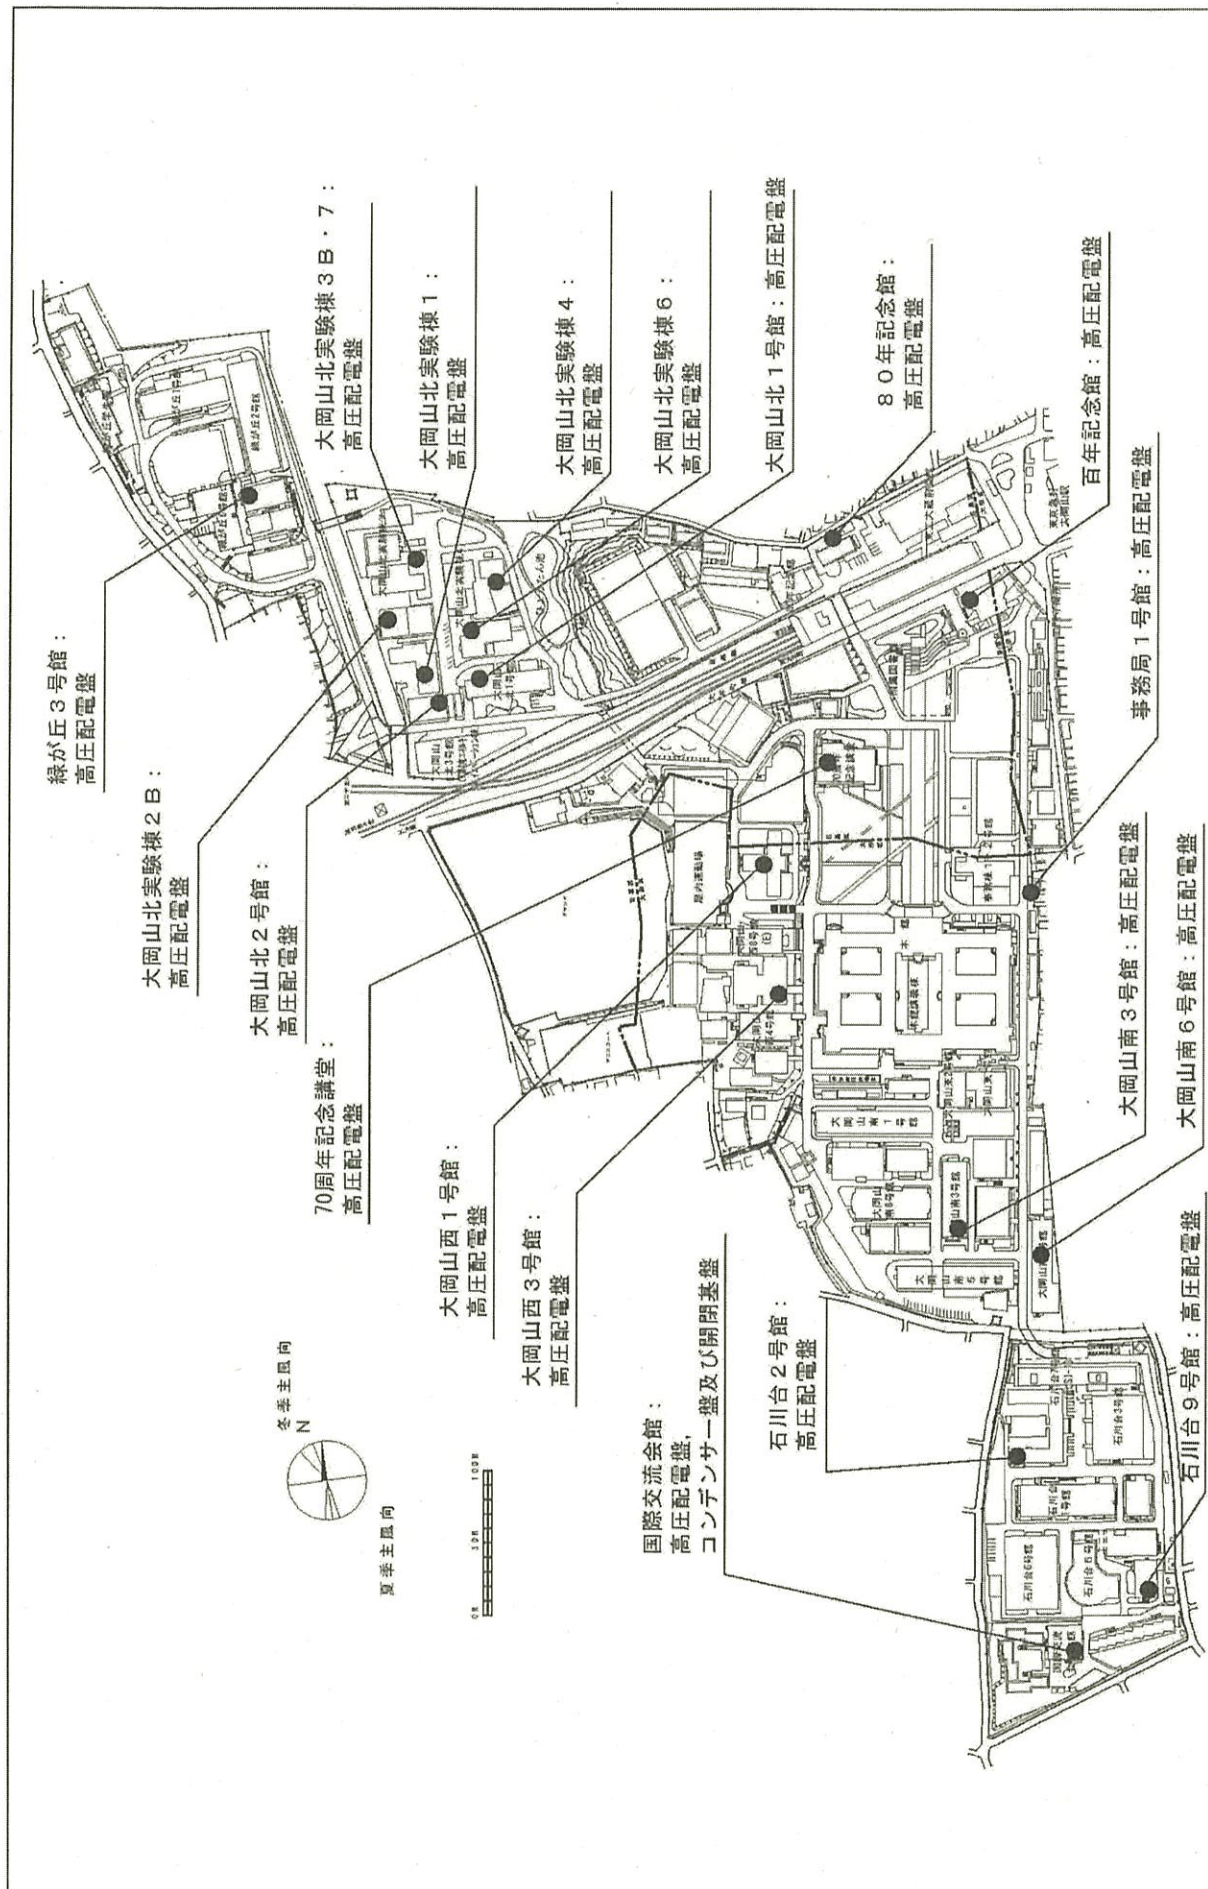


団地名	001大岡山	事業名	東京工業大学(大岡山) ライフライン再生(電気設備)	配置図	1/4500
-----	--------	-----	-------------------------------	-----	--------

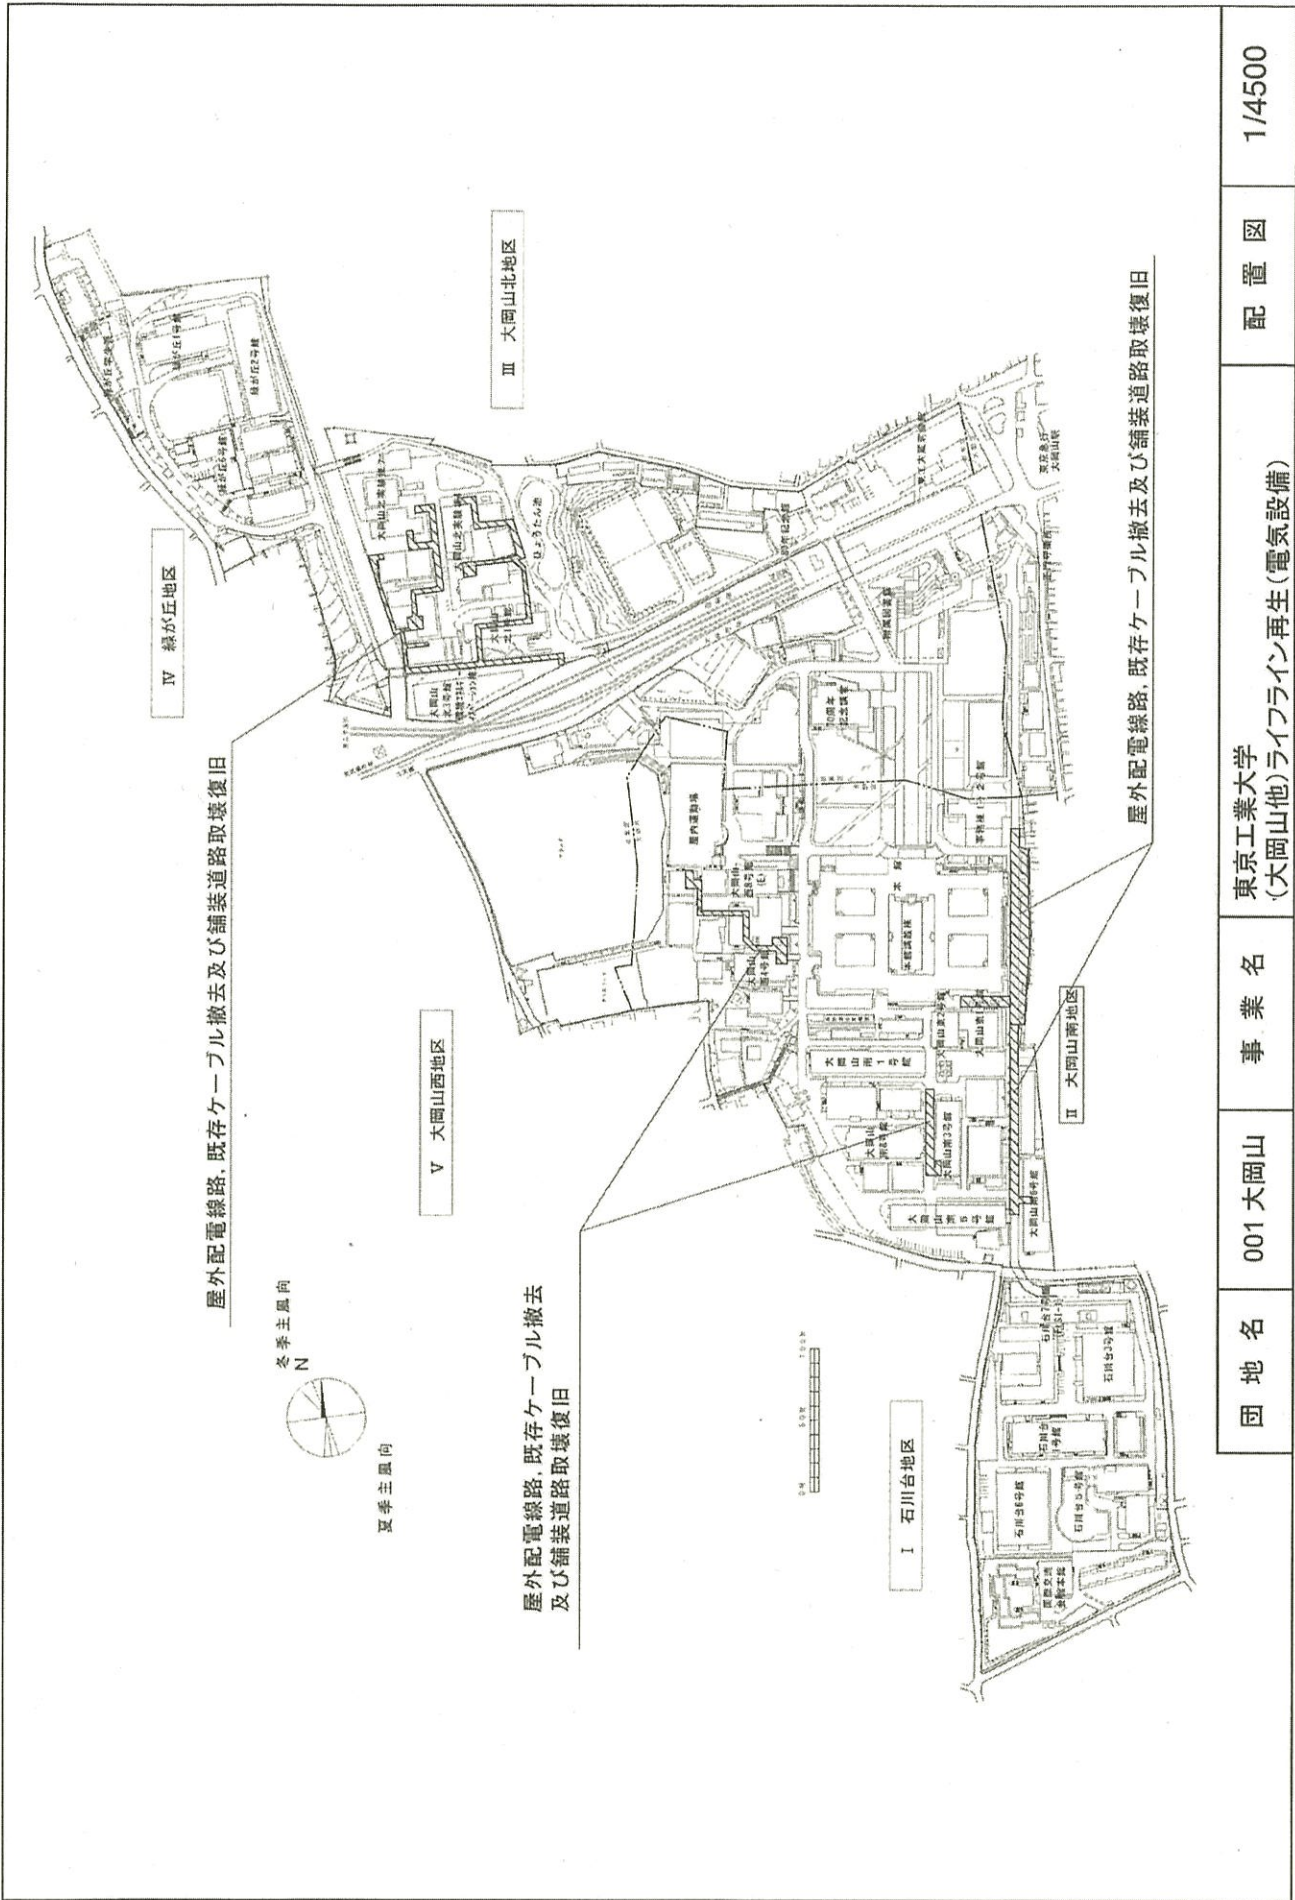

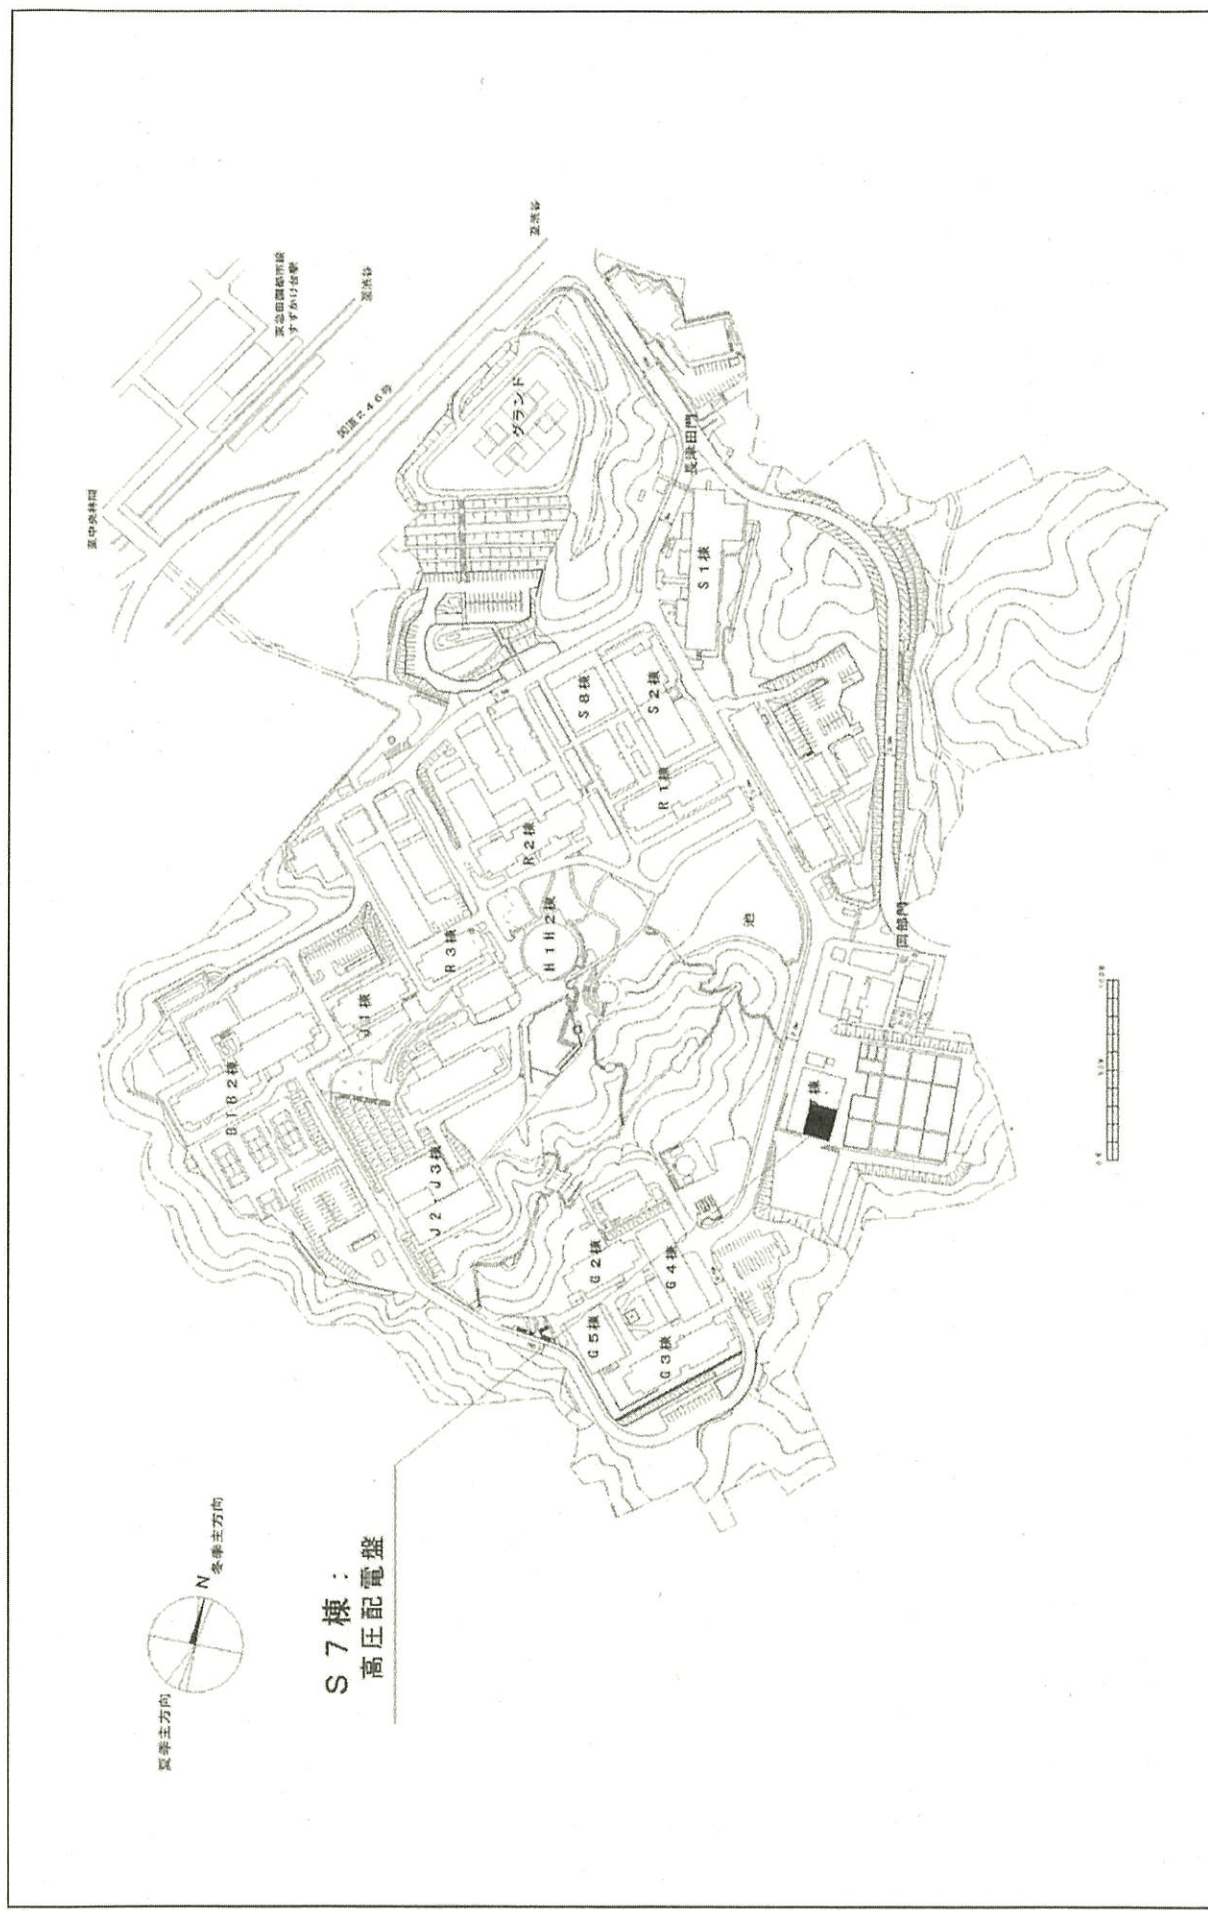

団地名	013 茅ヶ崎台	事業名	東京工業大学 (大岡山他)ライフライン再生(電気設備)	配置図	13000
-----	----------	-----	--------------------------------	-----	-------

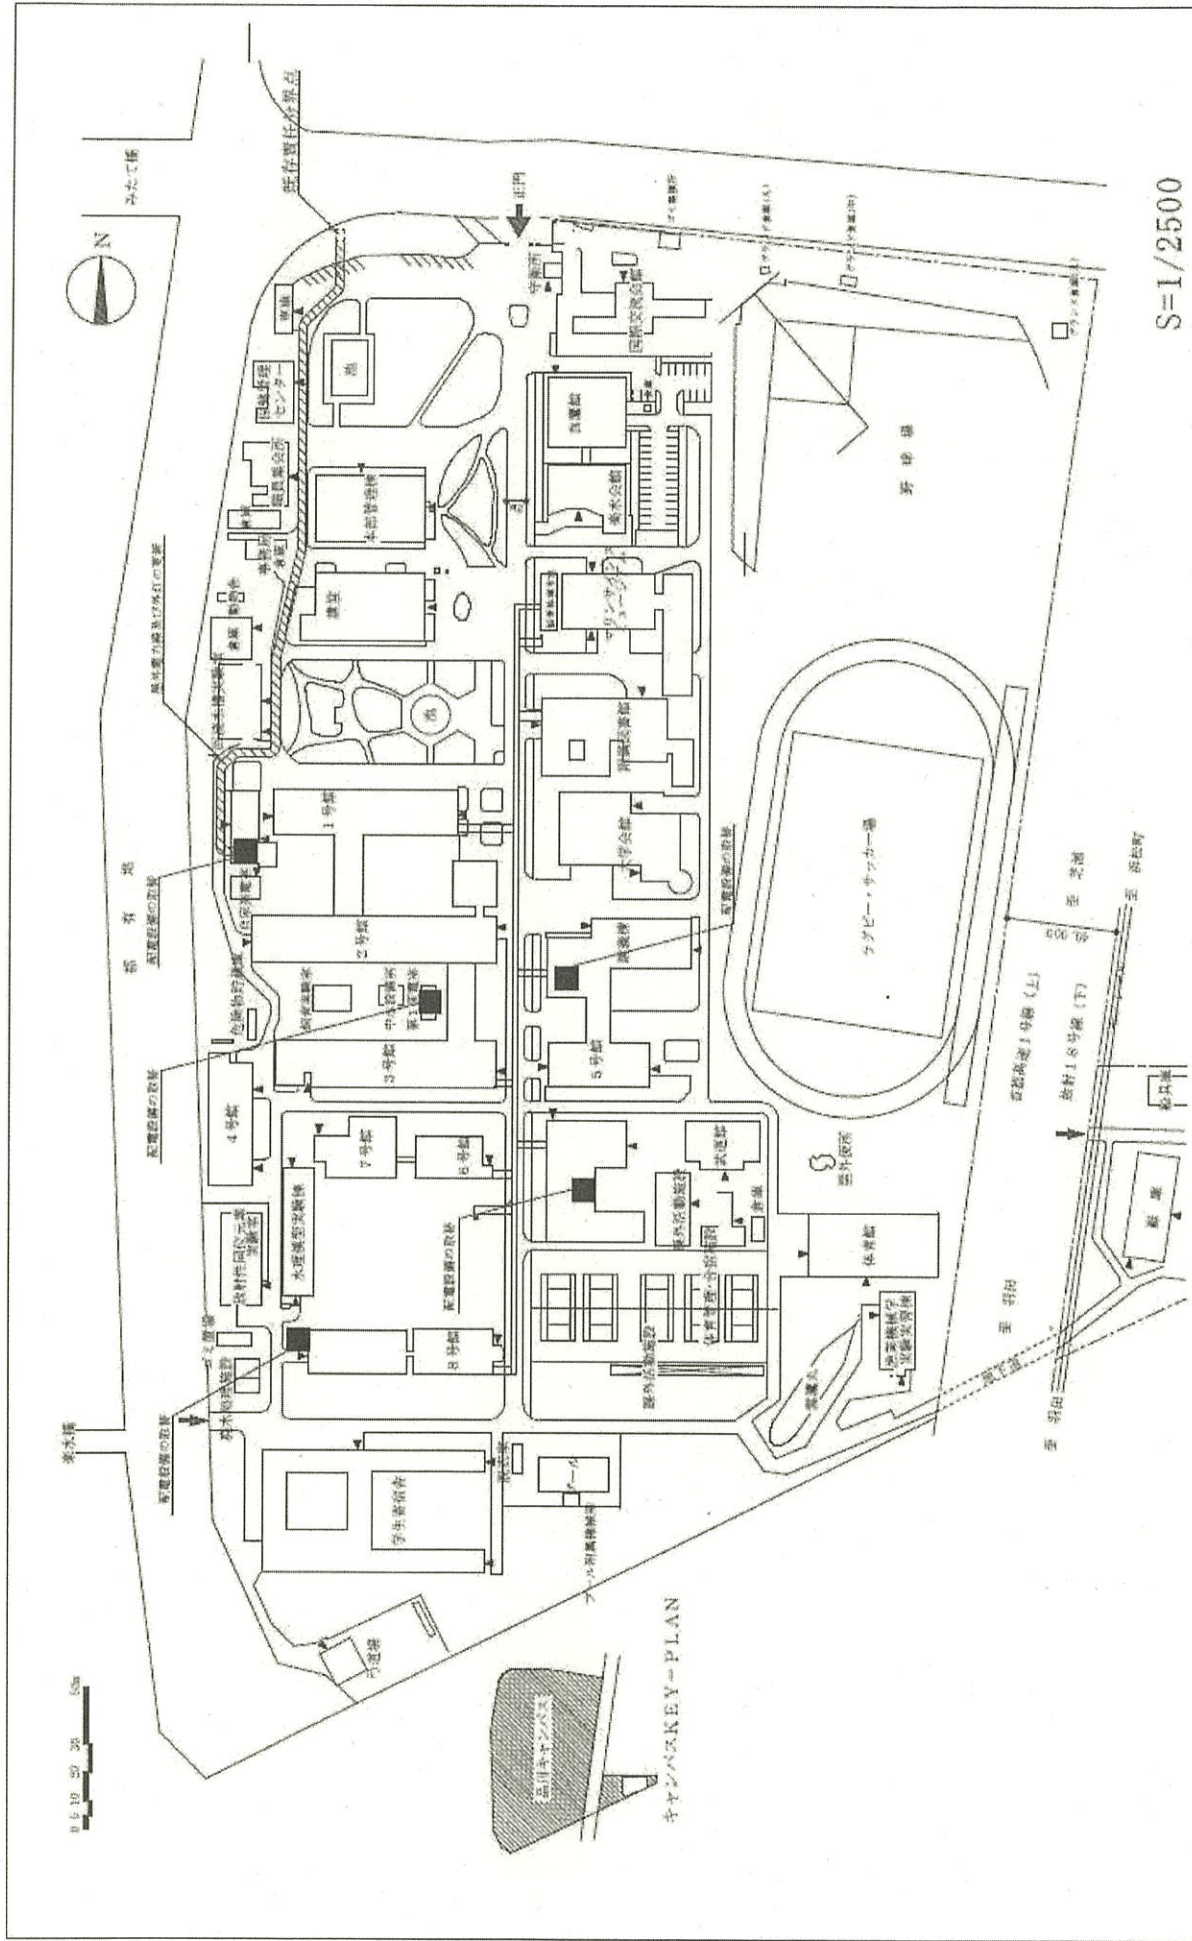

S=1/2500

団地名


(001)品川

事業名


東京海洋大学 (品川) ライフライン再生 (電気設備)

配置図


1/2500

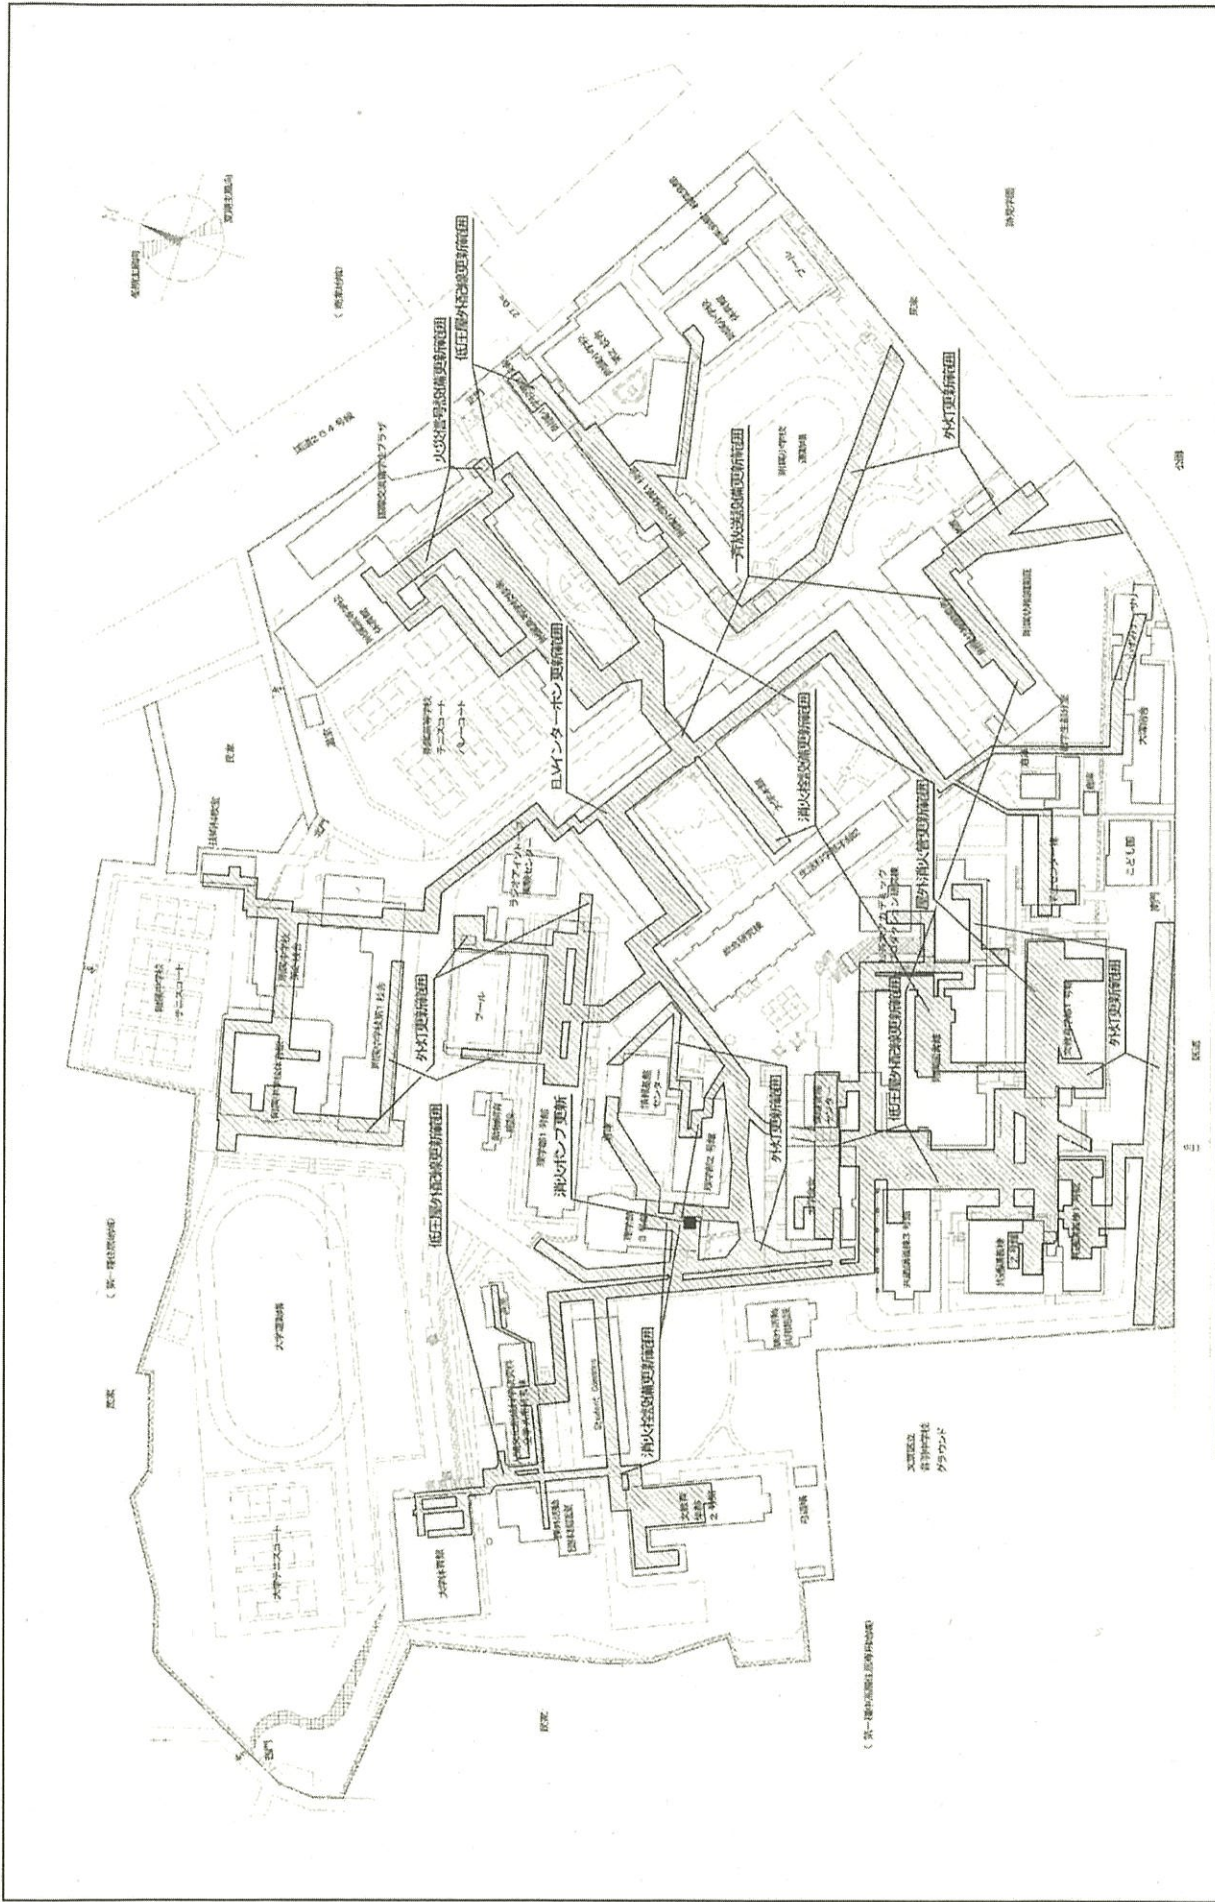


団地名	001大塚	事業名	お茶の水女子大学(大塚) ライフライン再生(電気設備)	配置図	1/2,500
-----	-------	-----	--------------------------------	-----	---------

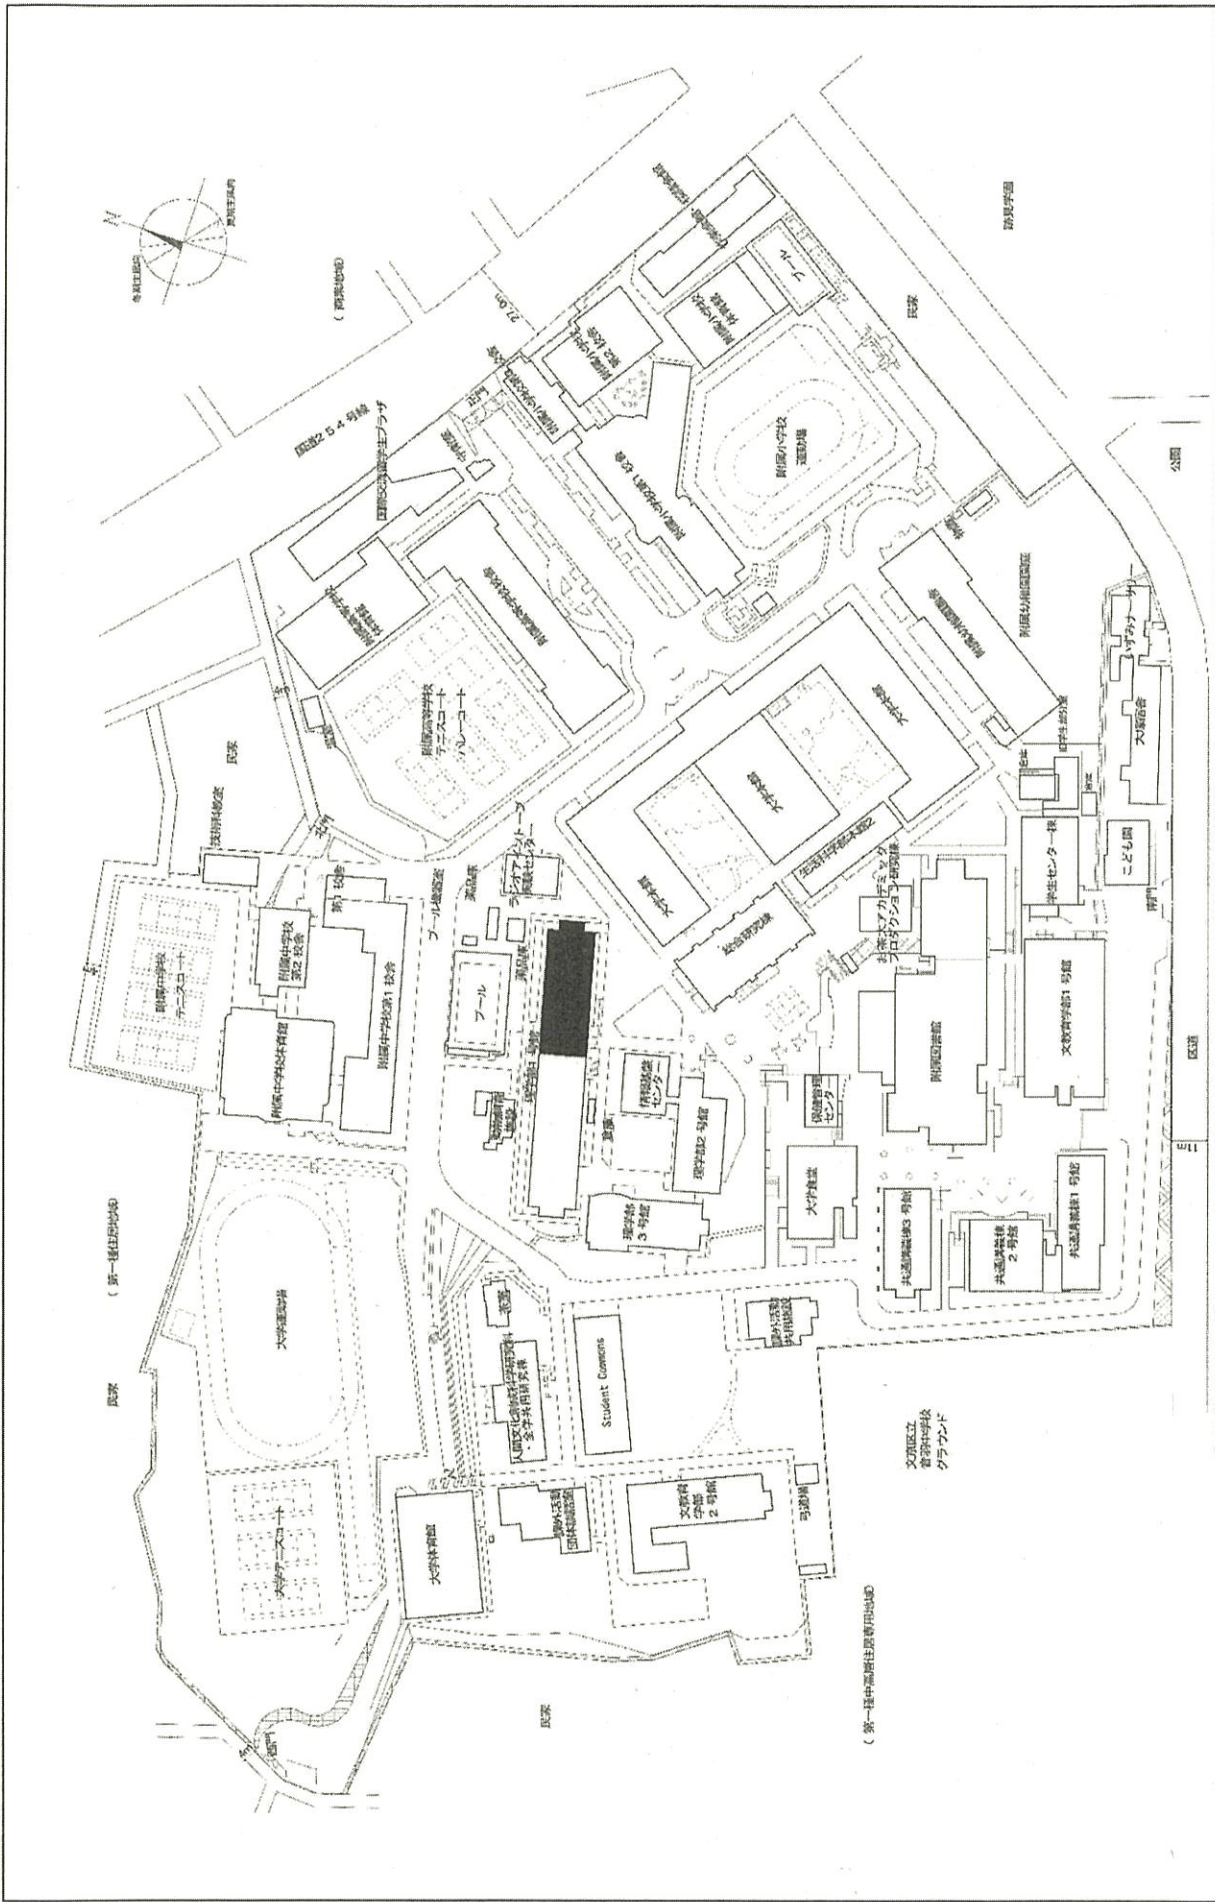

団地名	001大塚	事業名	お茶の水女子大学(大塚) 総合研究棟改修(理学系)	配置図	1/2,500
-----	-------	-----	------------------------------	-----	---------

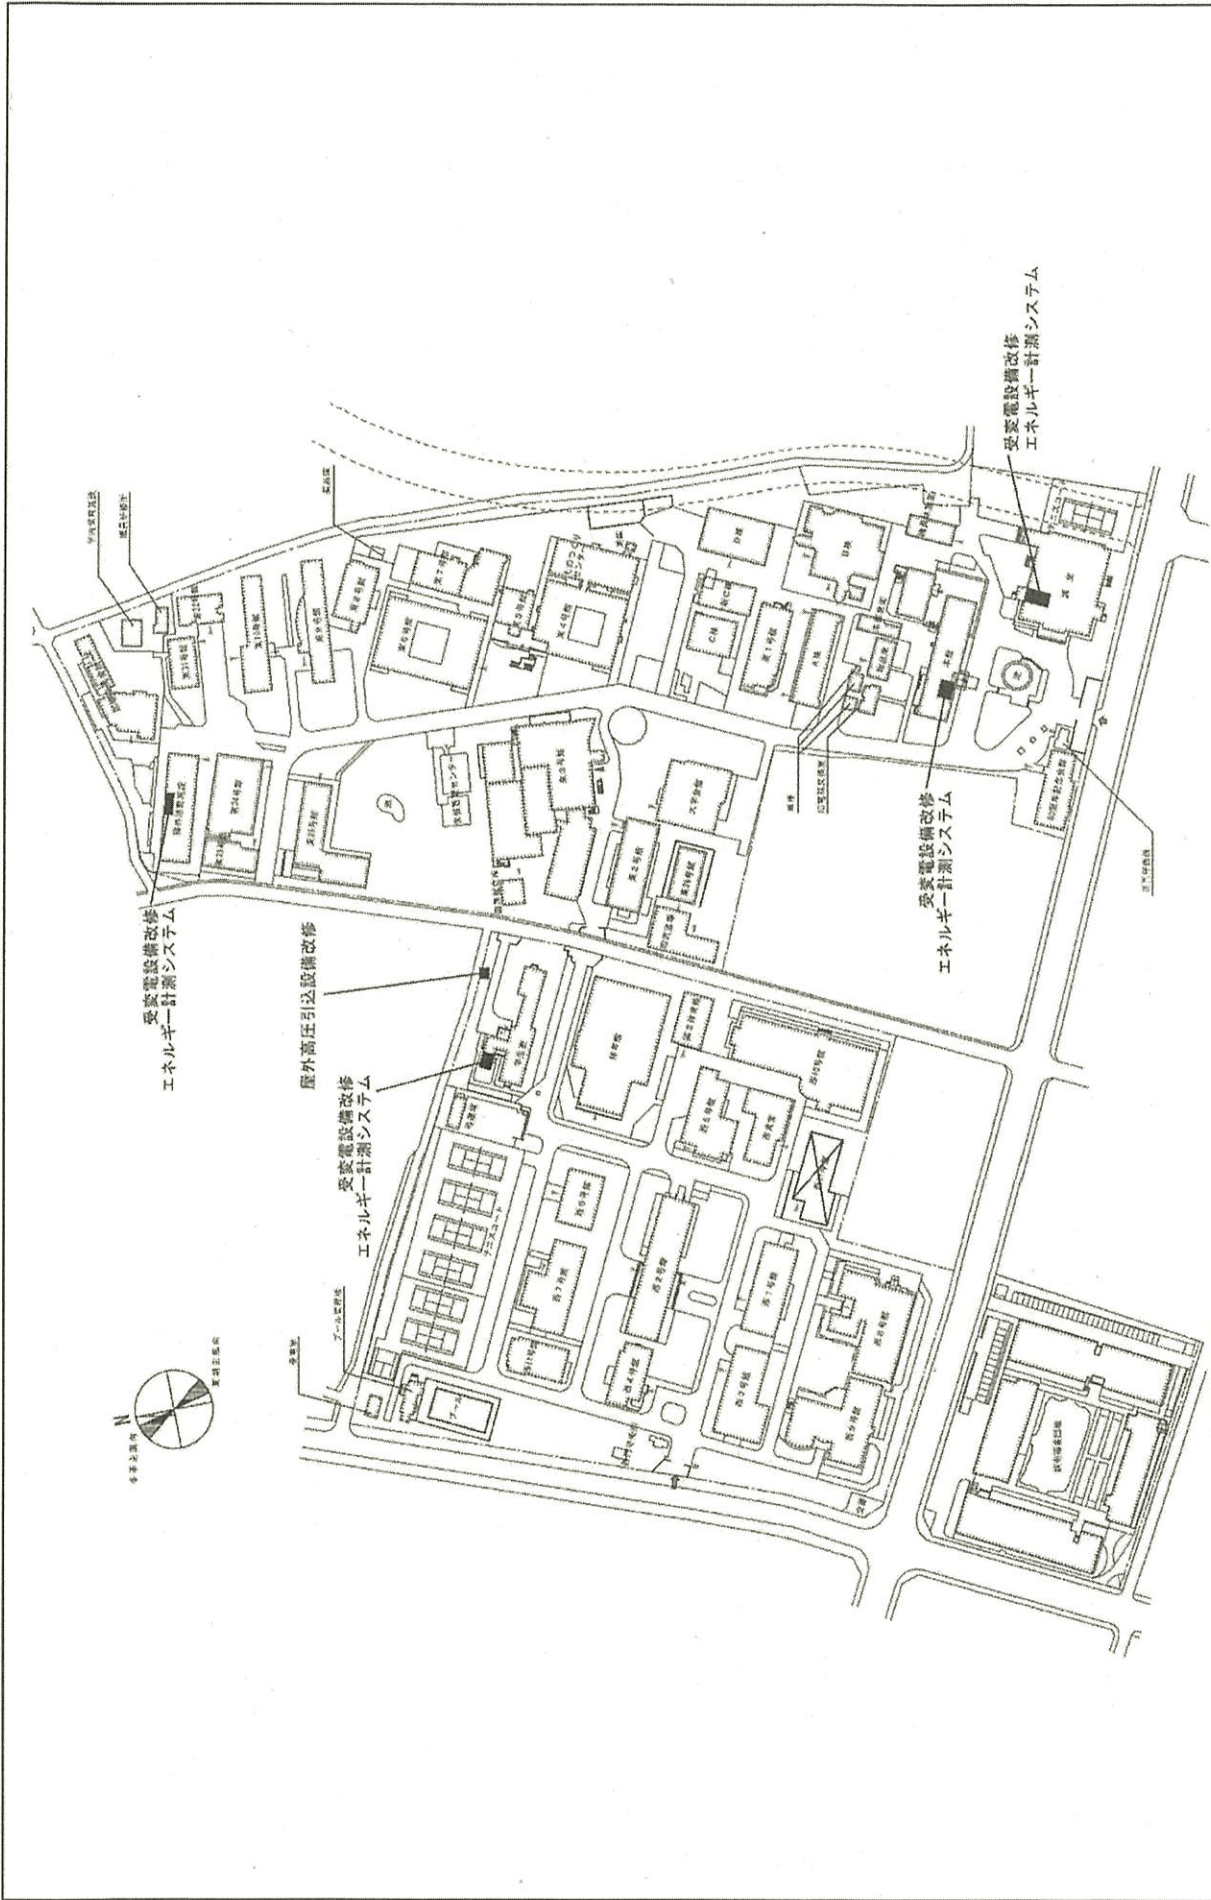


団地名	001 調布	事業名	電気通信大学(調布)ライフライン再生(電気設備)	配置図	1/3000
-----	--------	-----	--------------------------	-----	--------

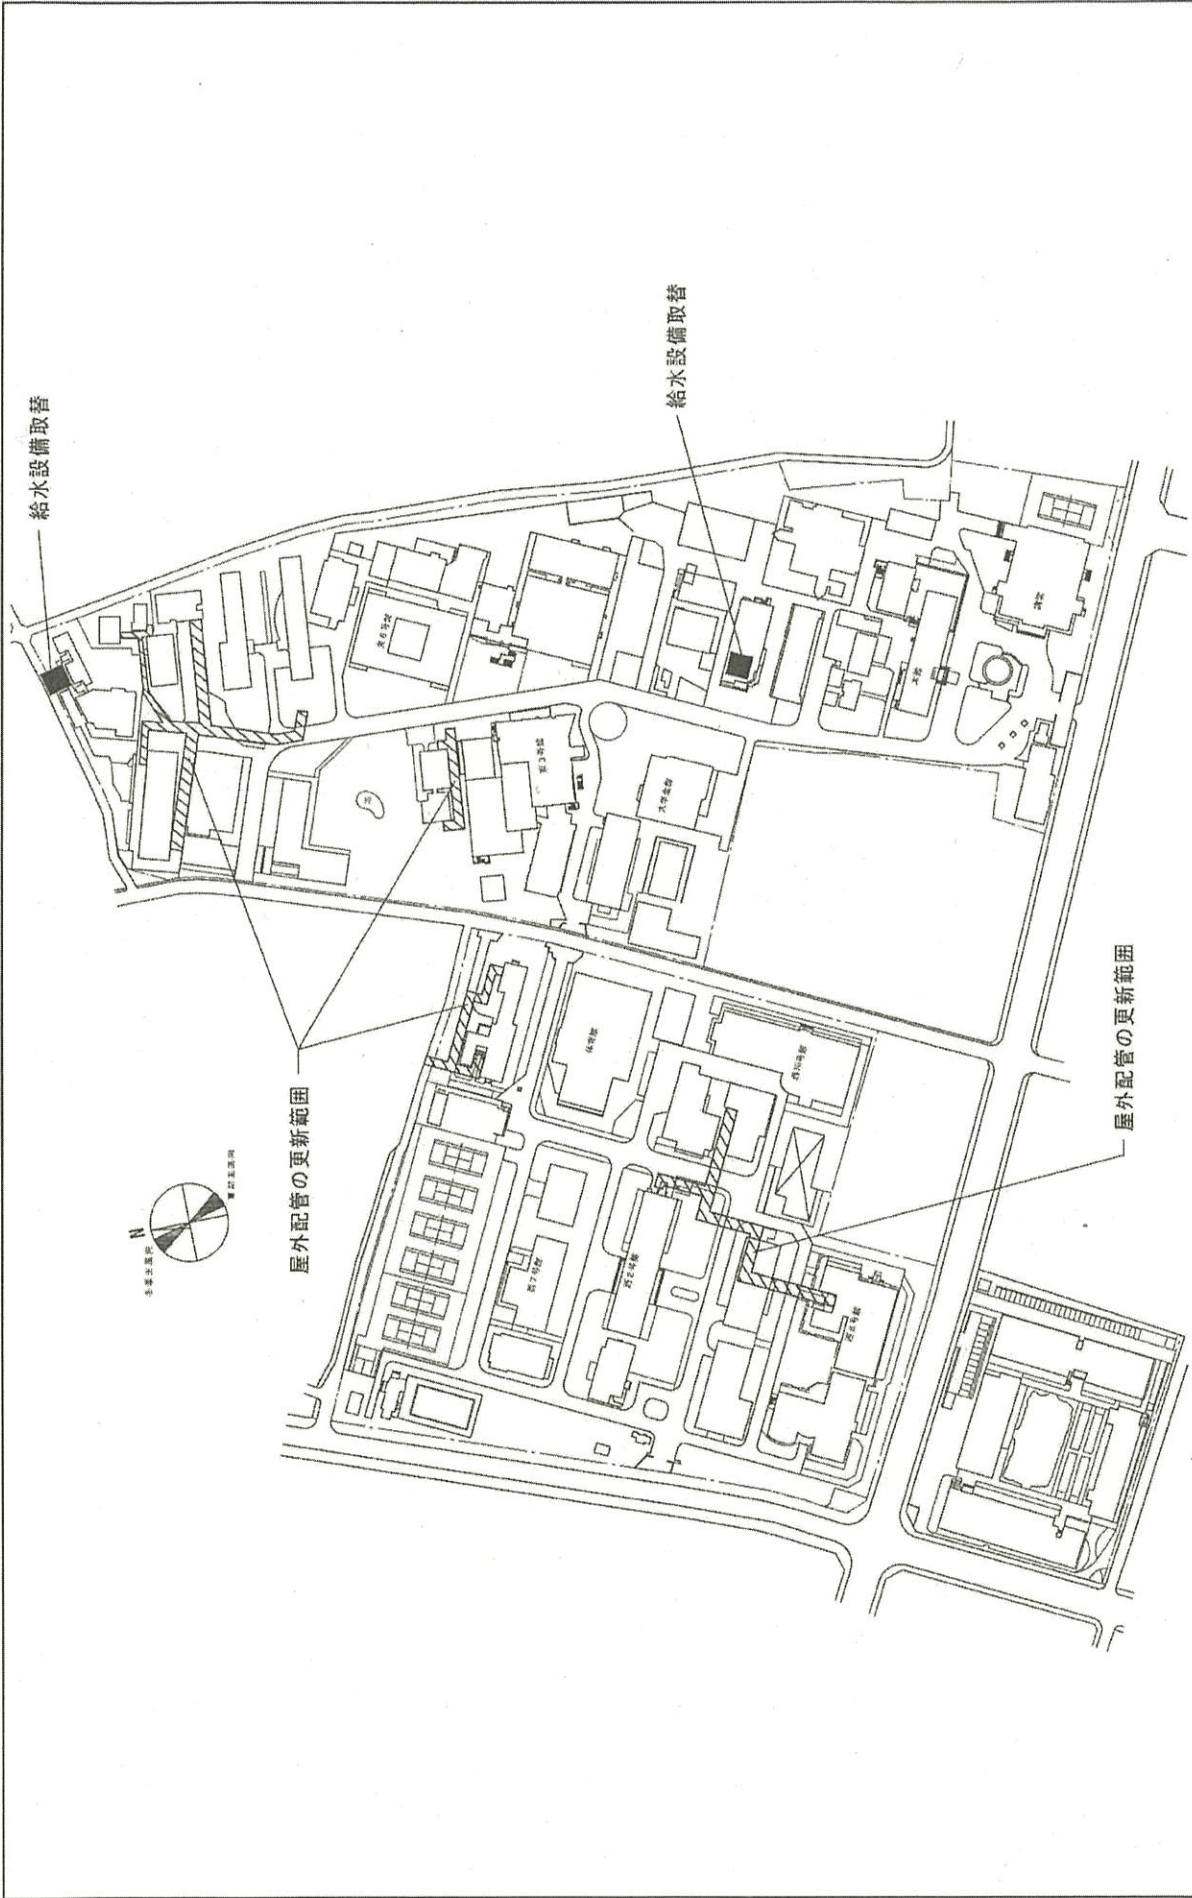

団地名	001 調布	事業名	電気通信大学(調布)ライフライン再生(給排水設備)	配置図	1/3000
-----	--------	-----	---------------------------	-----	--------



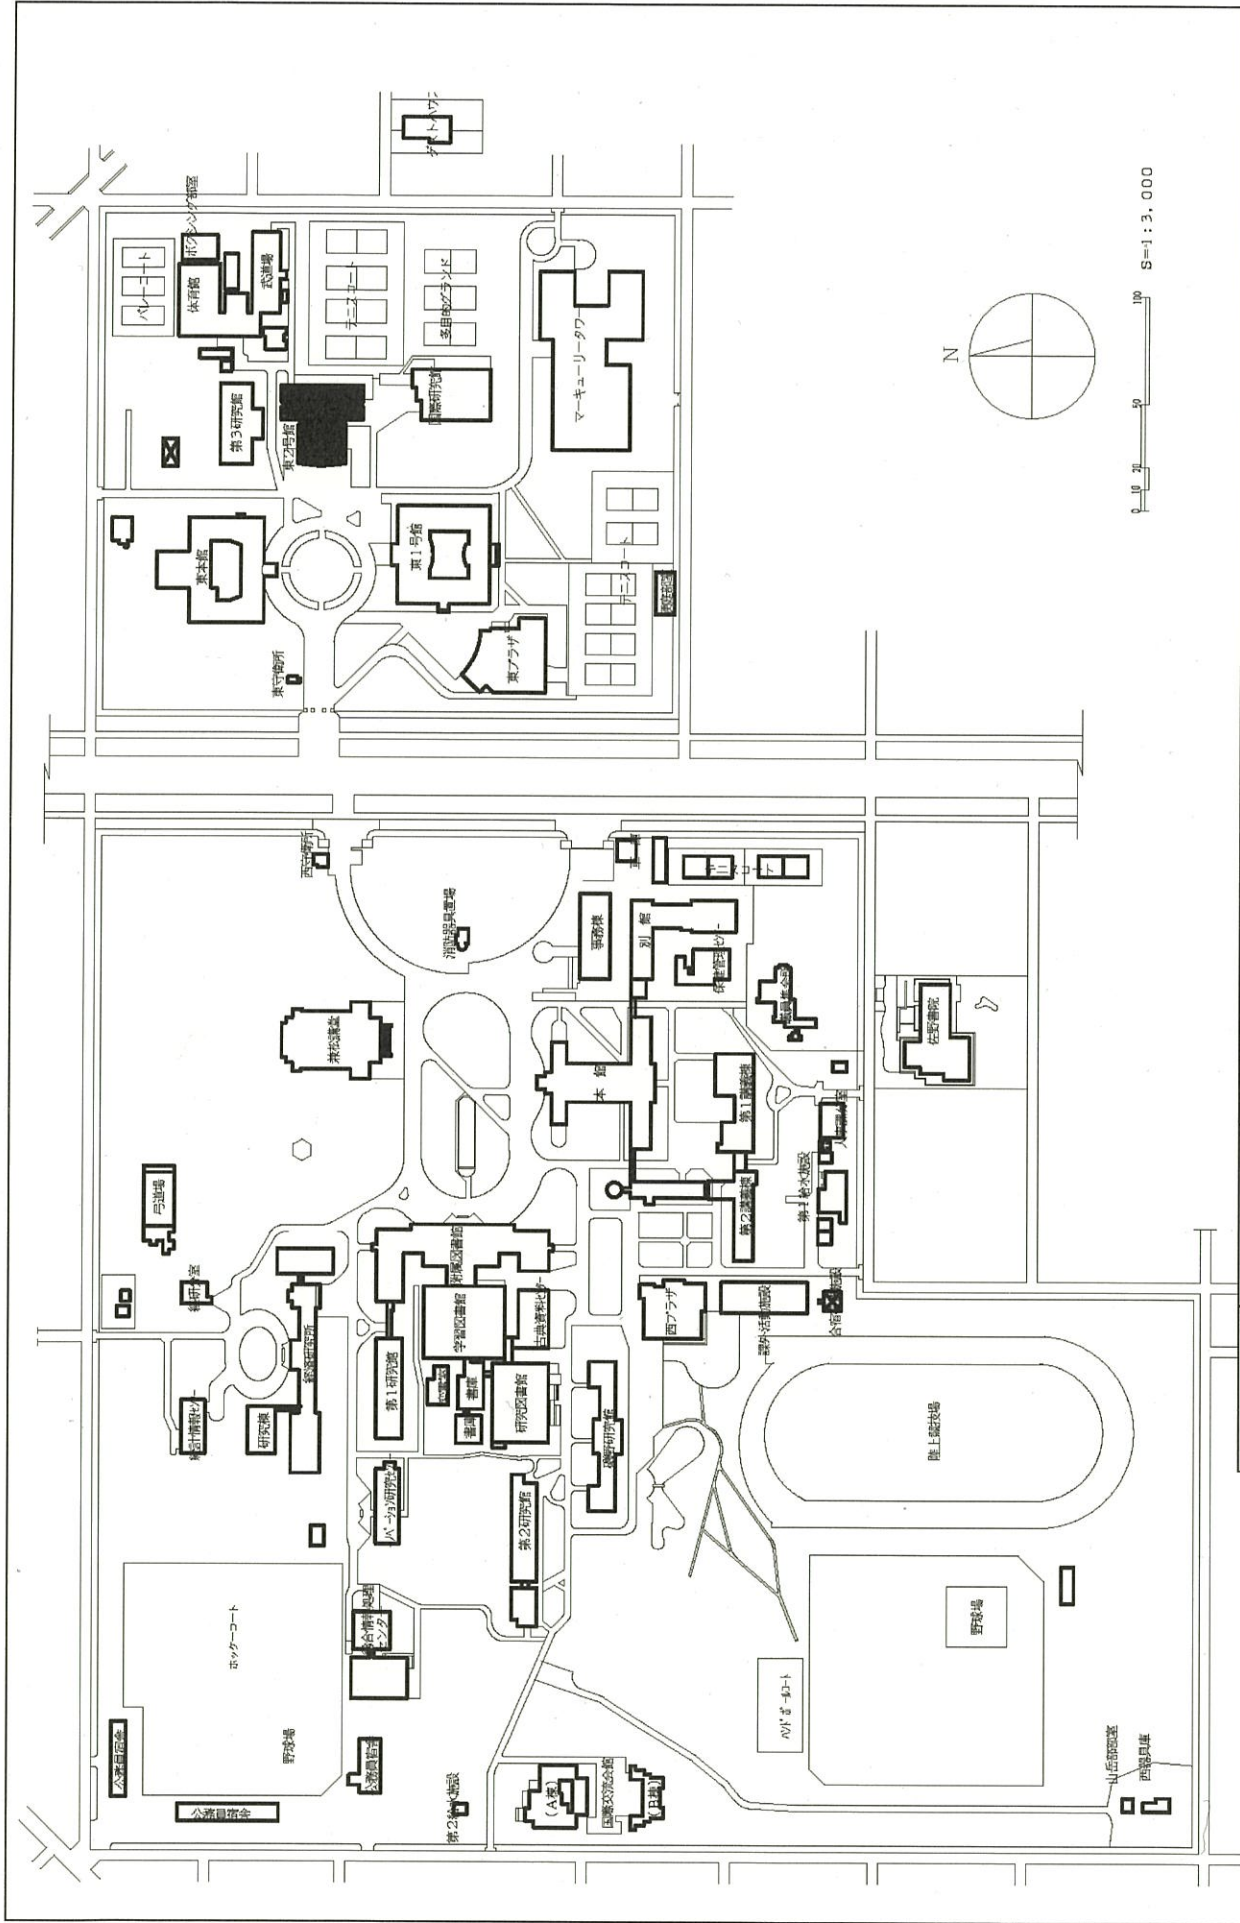

団地名	001 国立	事業名	一橋大学(国立)長寿化促進事業	配置図	1/3,000
-----	--------	-----	-----------------	-----	---------



団地名

001 常盤台

事業名

横浜国立大学(常盤台)実験研究棟改修Ⅱ(化学系)

配置図

1/5000



屋外排水管の更新範囲

団地名


001 常盤台

事業名


横浜国立大学(常盤台)ライフライン再生IV(給排水設備)

配置図


1/5000

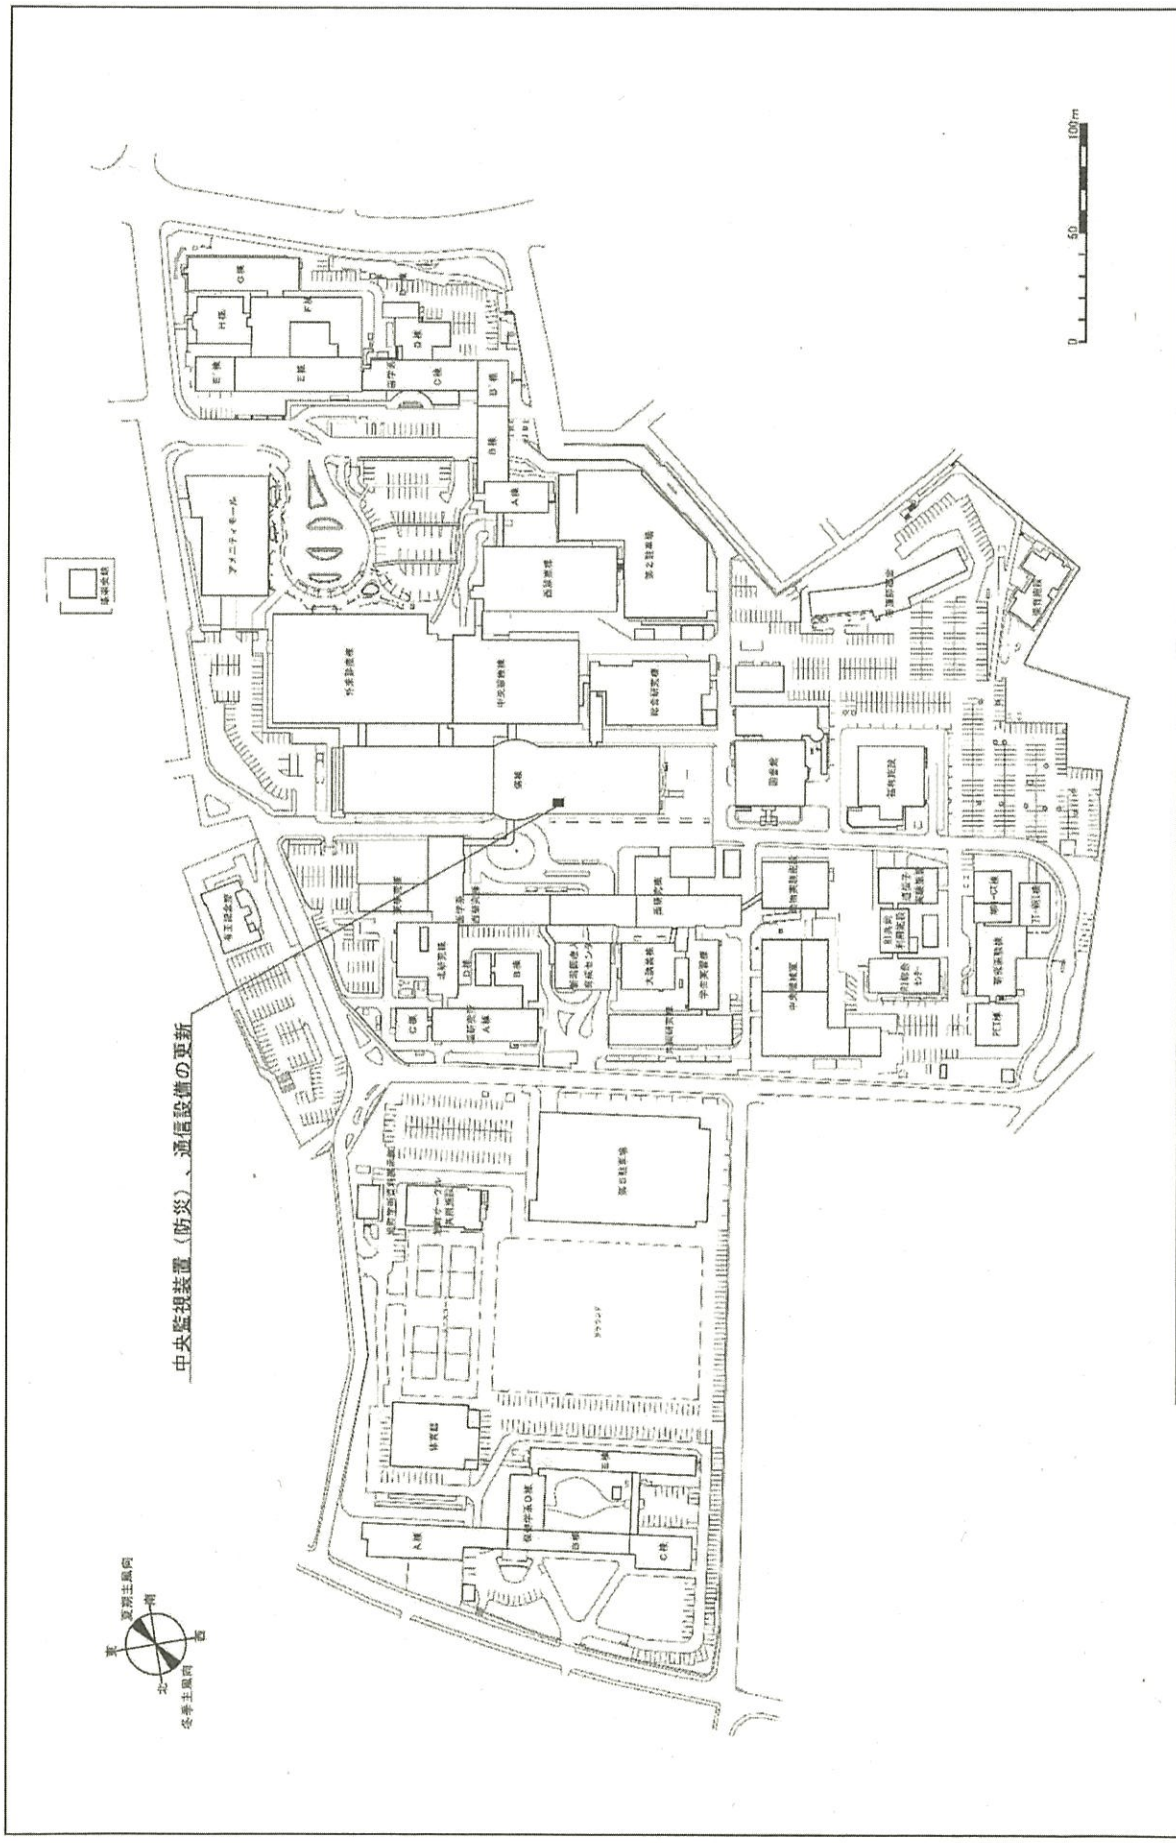


団地名	003 旭町	事業名	新潟大学(医・歯病)ライフライン再生(防災設備等)	配置図	1/3,000
-----	--------	-----	---------------------------	-----	---------

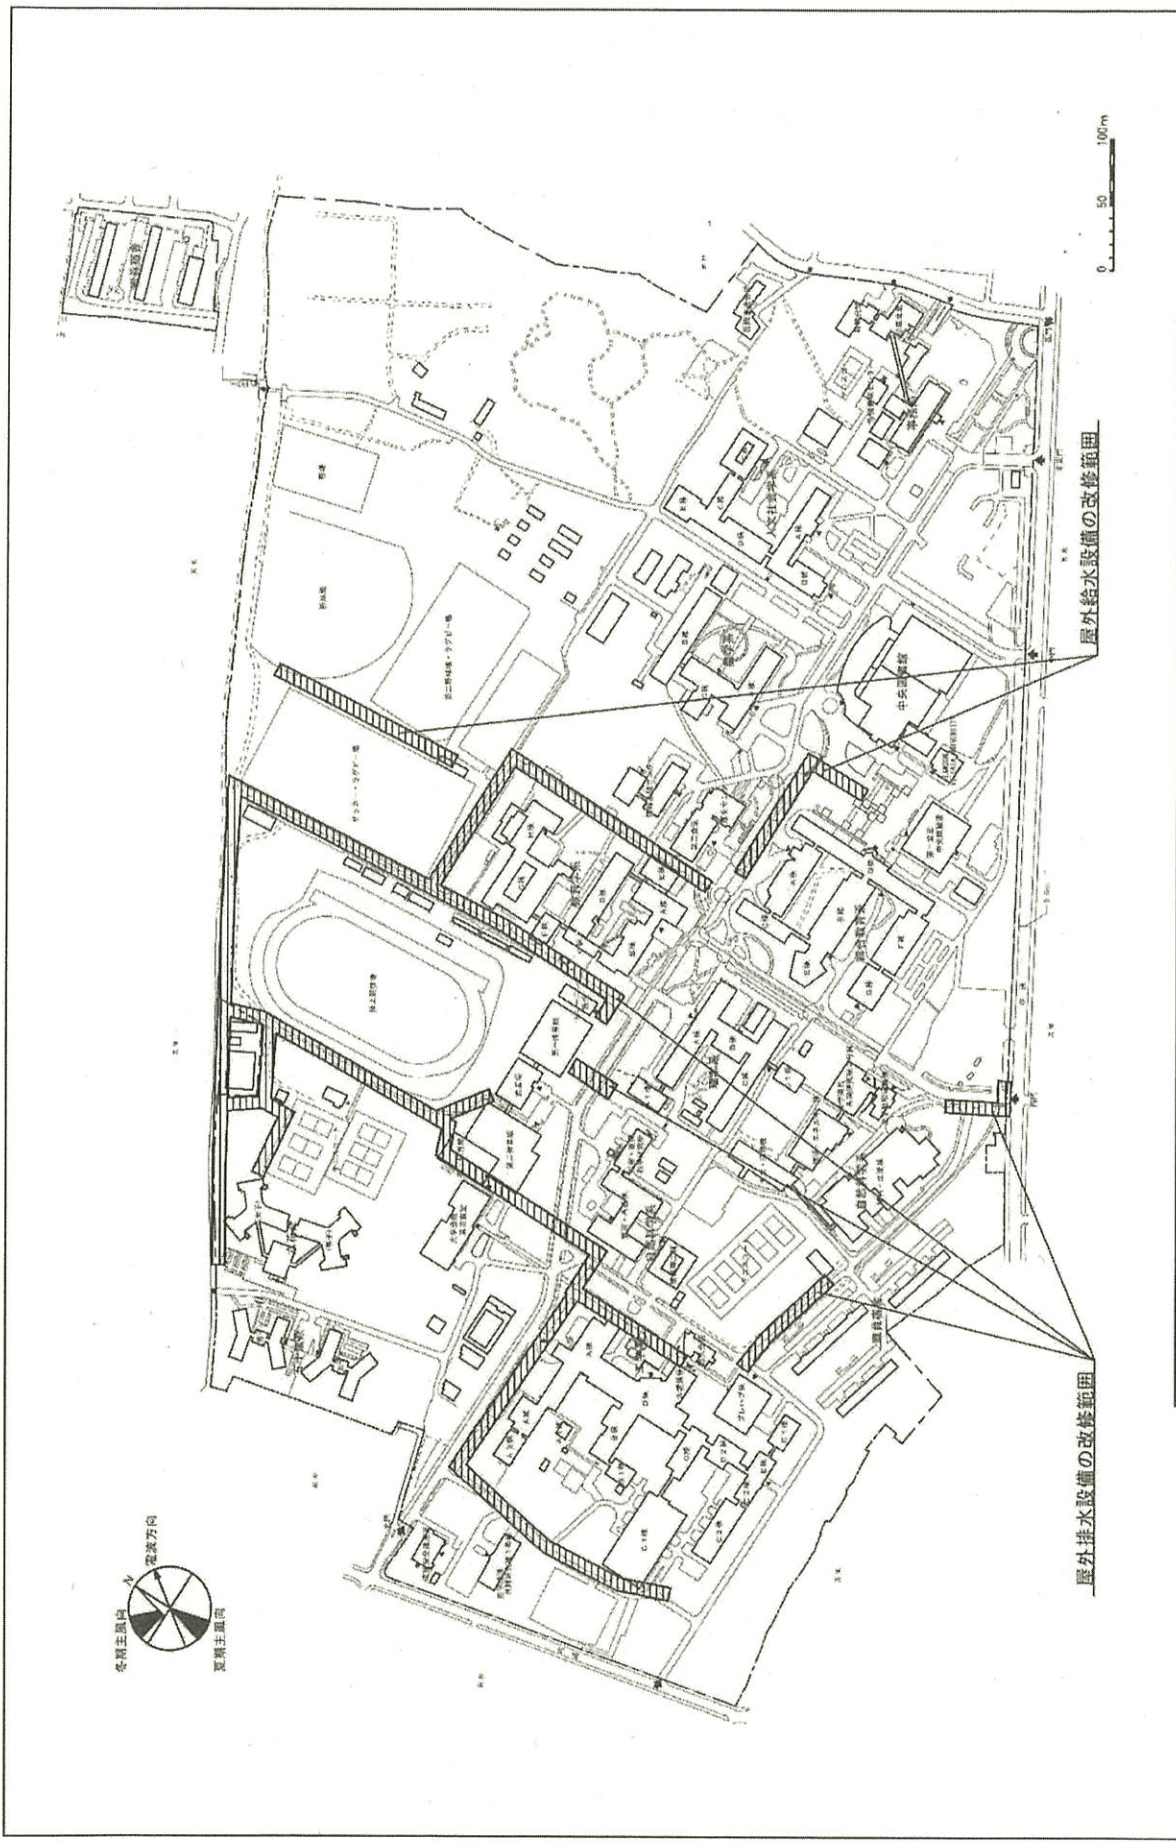


団地名	001 五十嵐	事業名	新潟大学(五十嵐)ライフライン再生(給排水設備)	配置図	1/5,000
-----	---------	-----	--------------------------	-----	---------

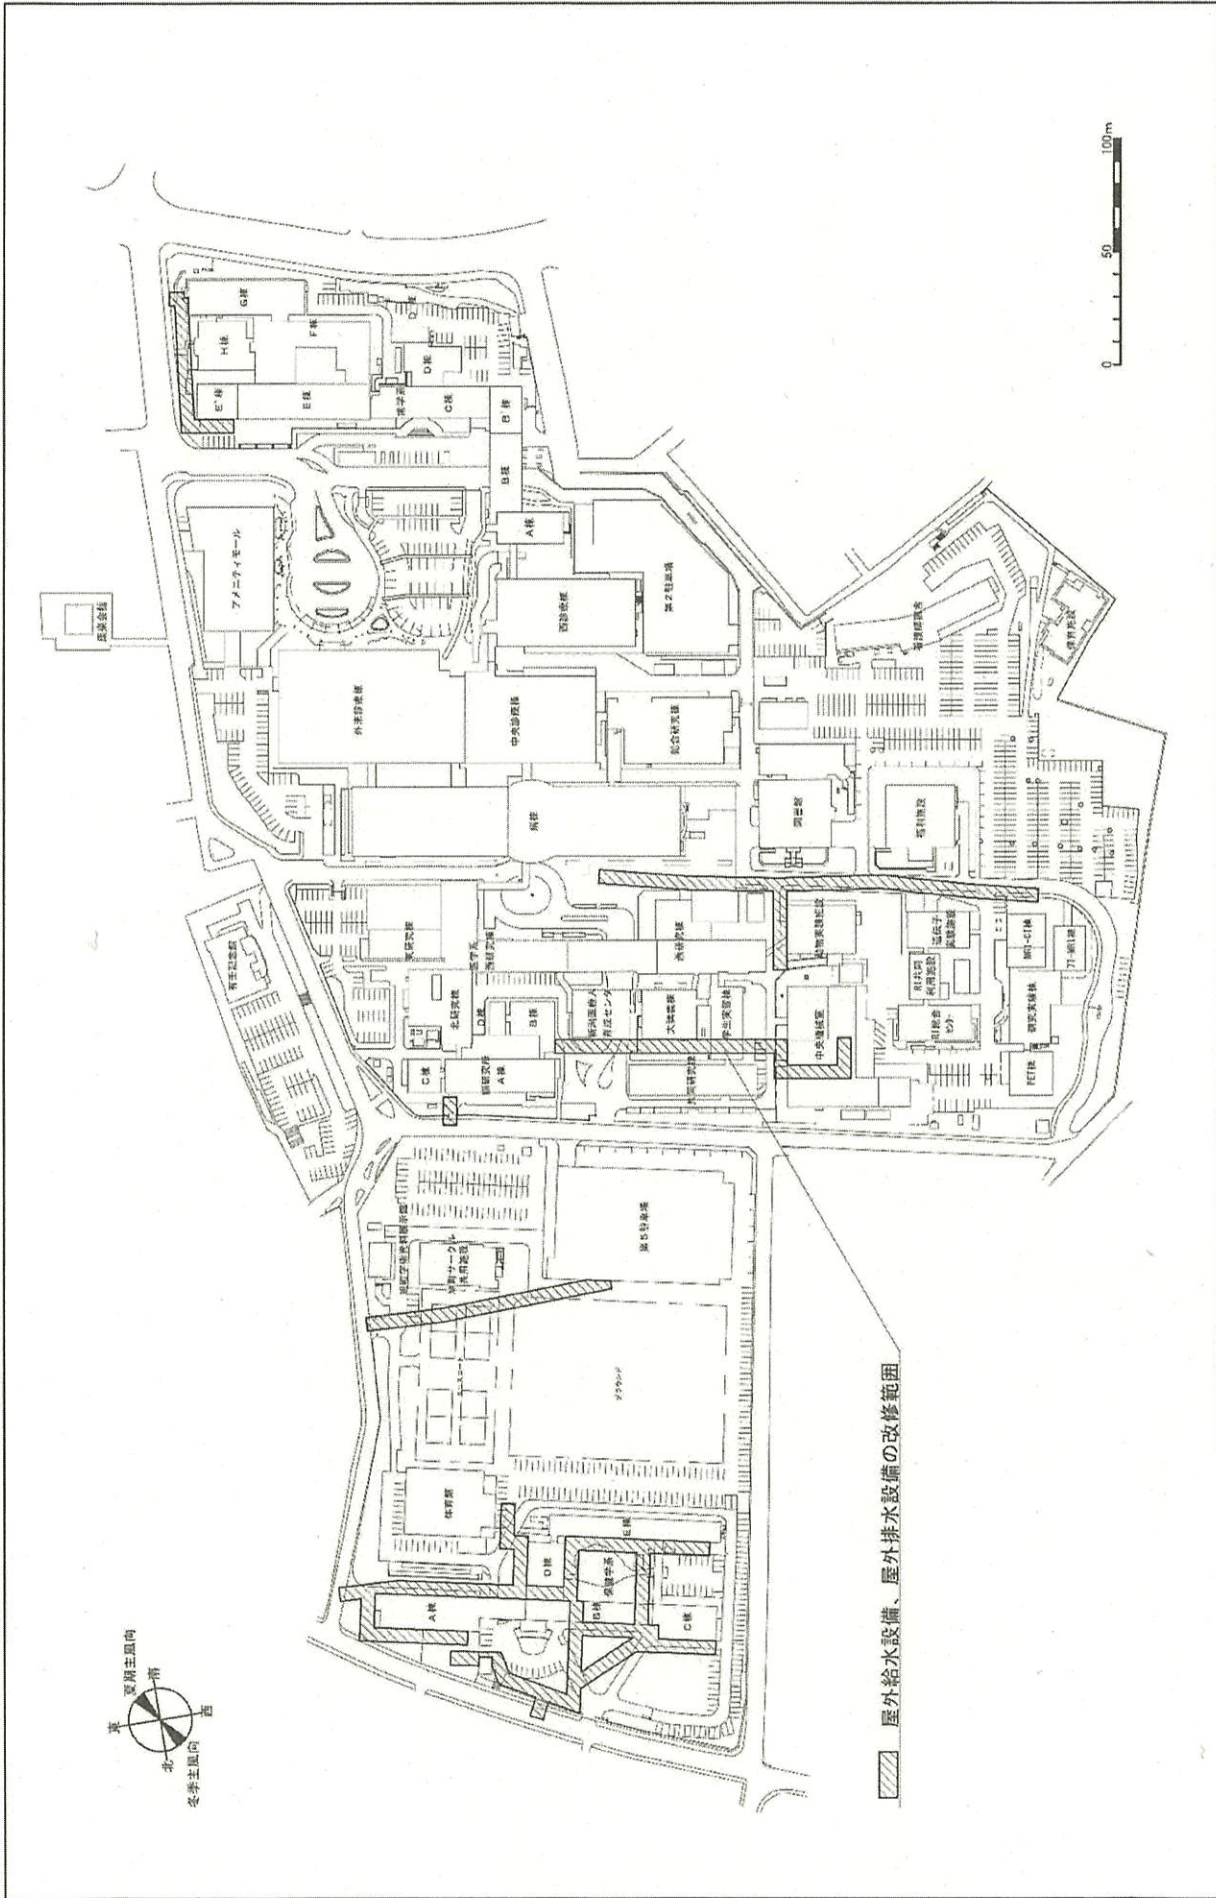


団地名	003 旭町	事業名	新潟大学(旭町)ライフライン再生(給排水設備)	配置図	1/3,000
-----	--------	-----	-------------------------	-----	---------

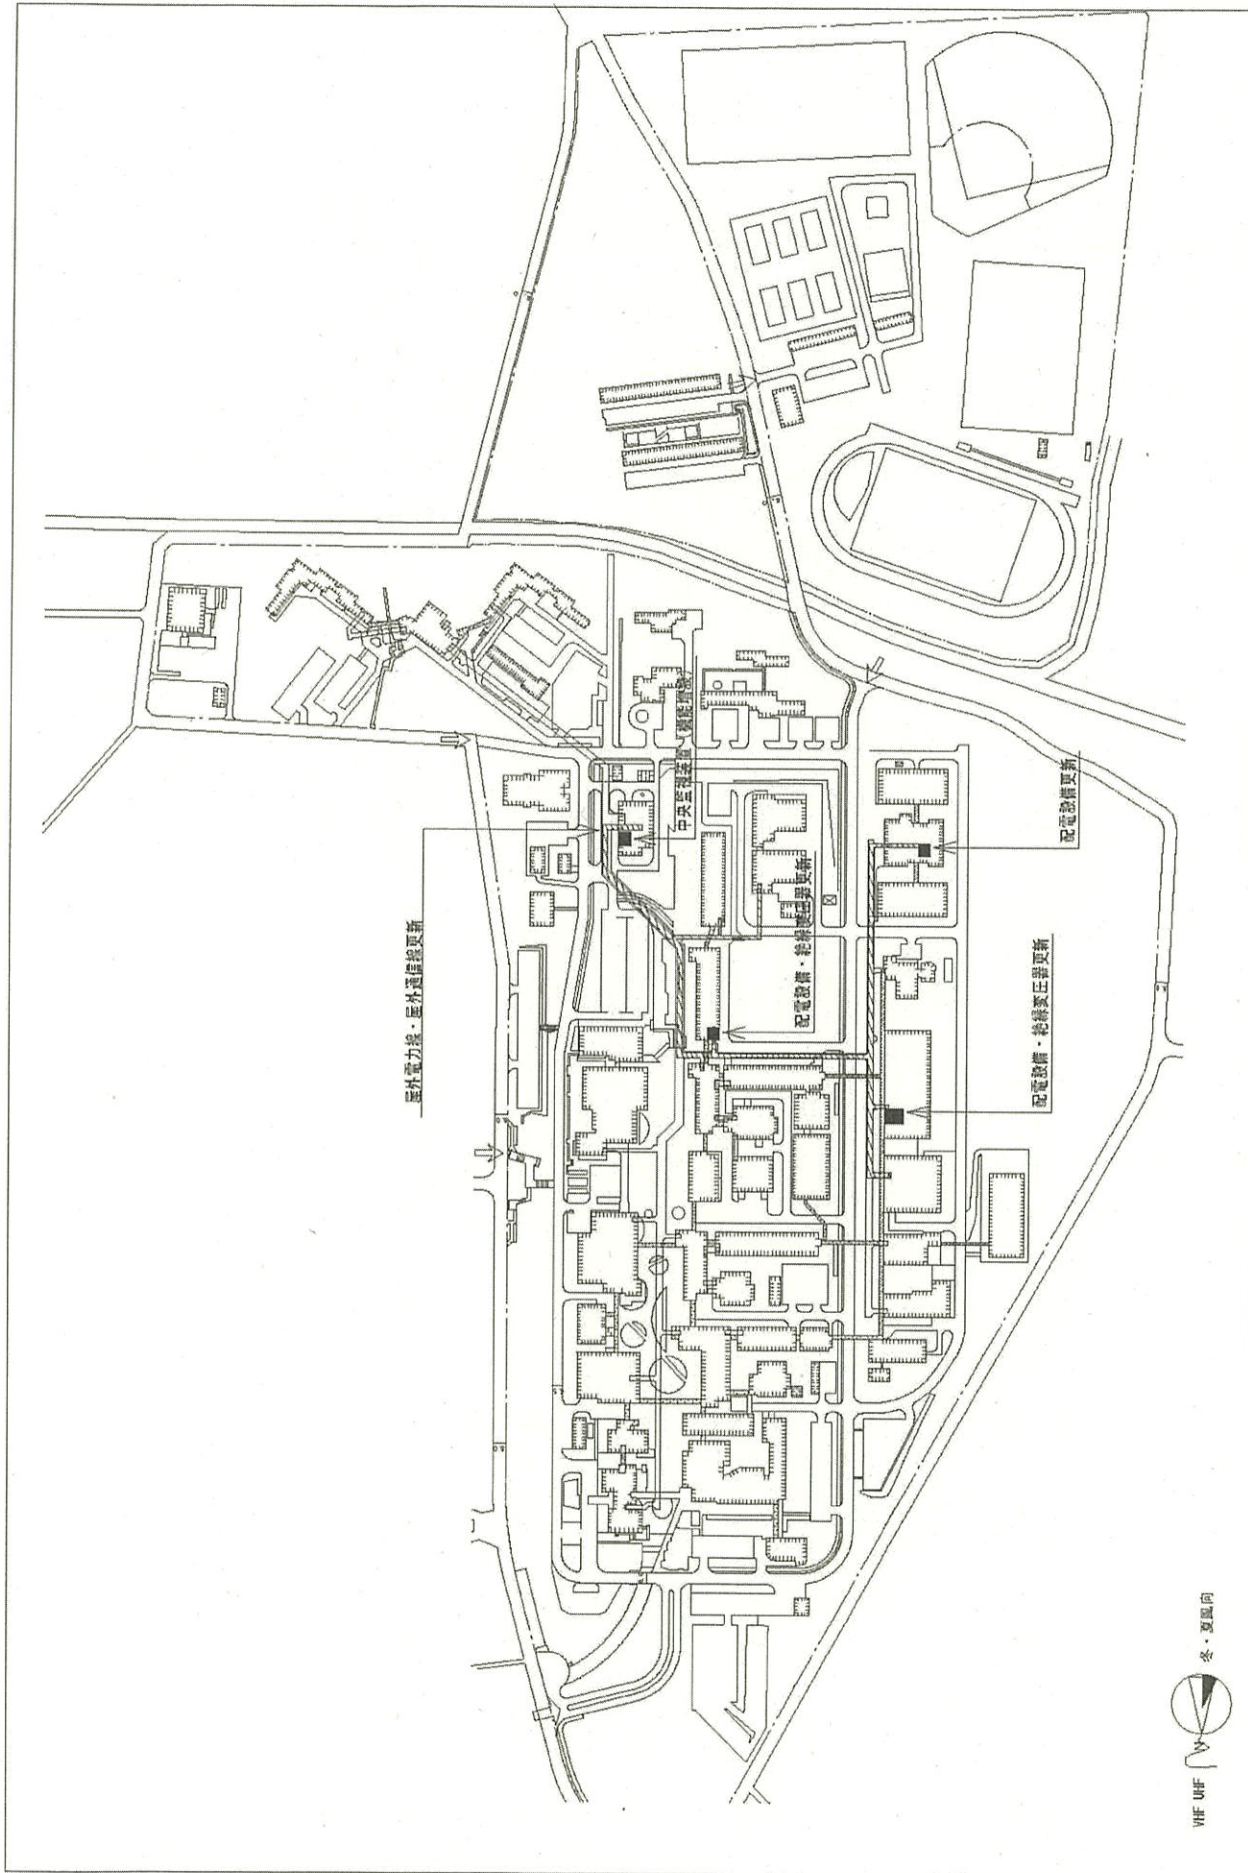


VHF UHF  
  
 冬・夏風向

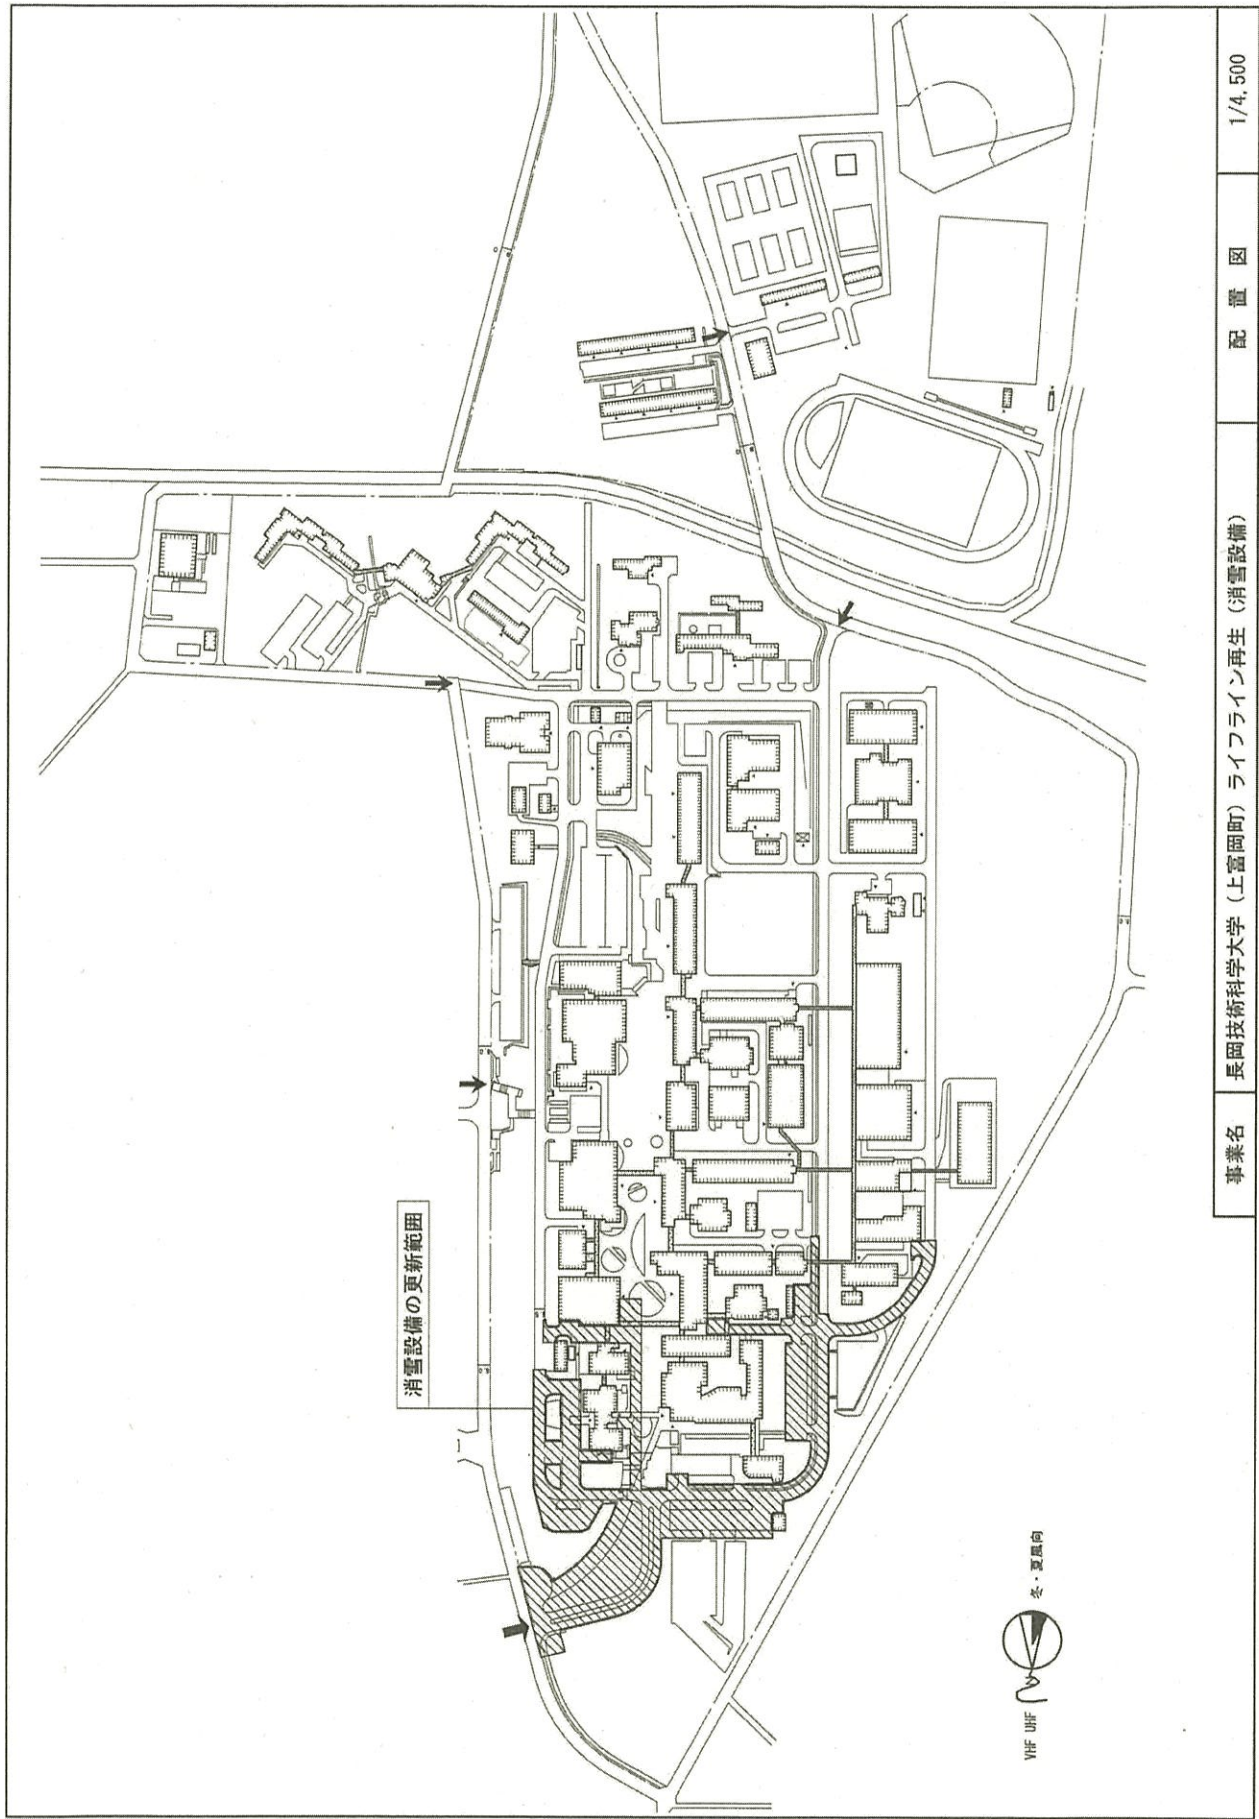



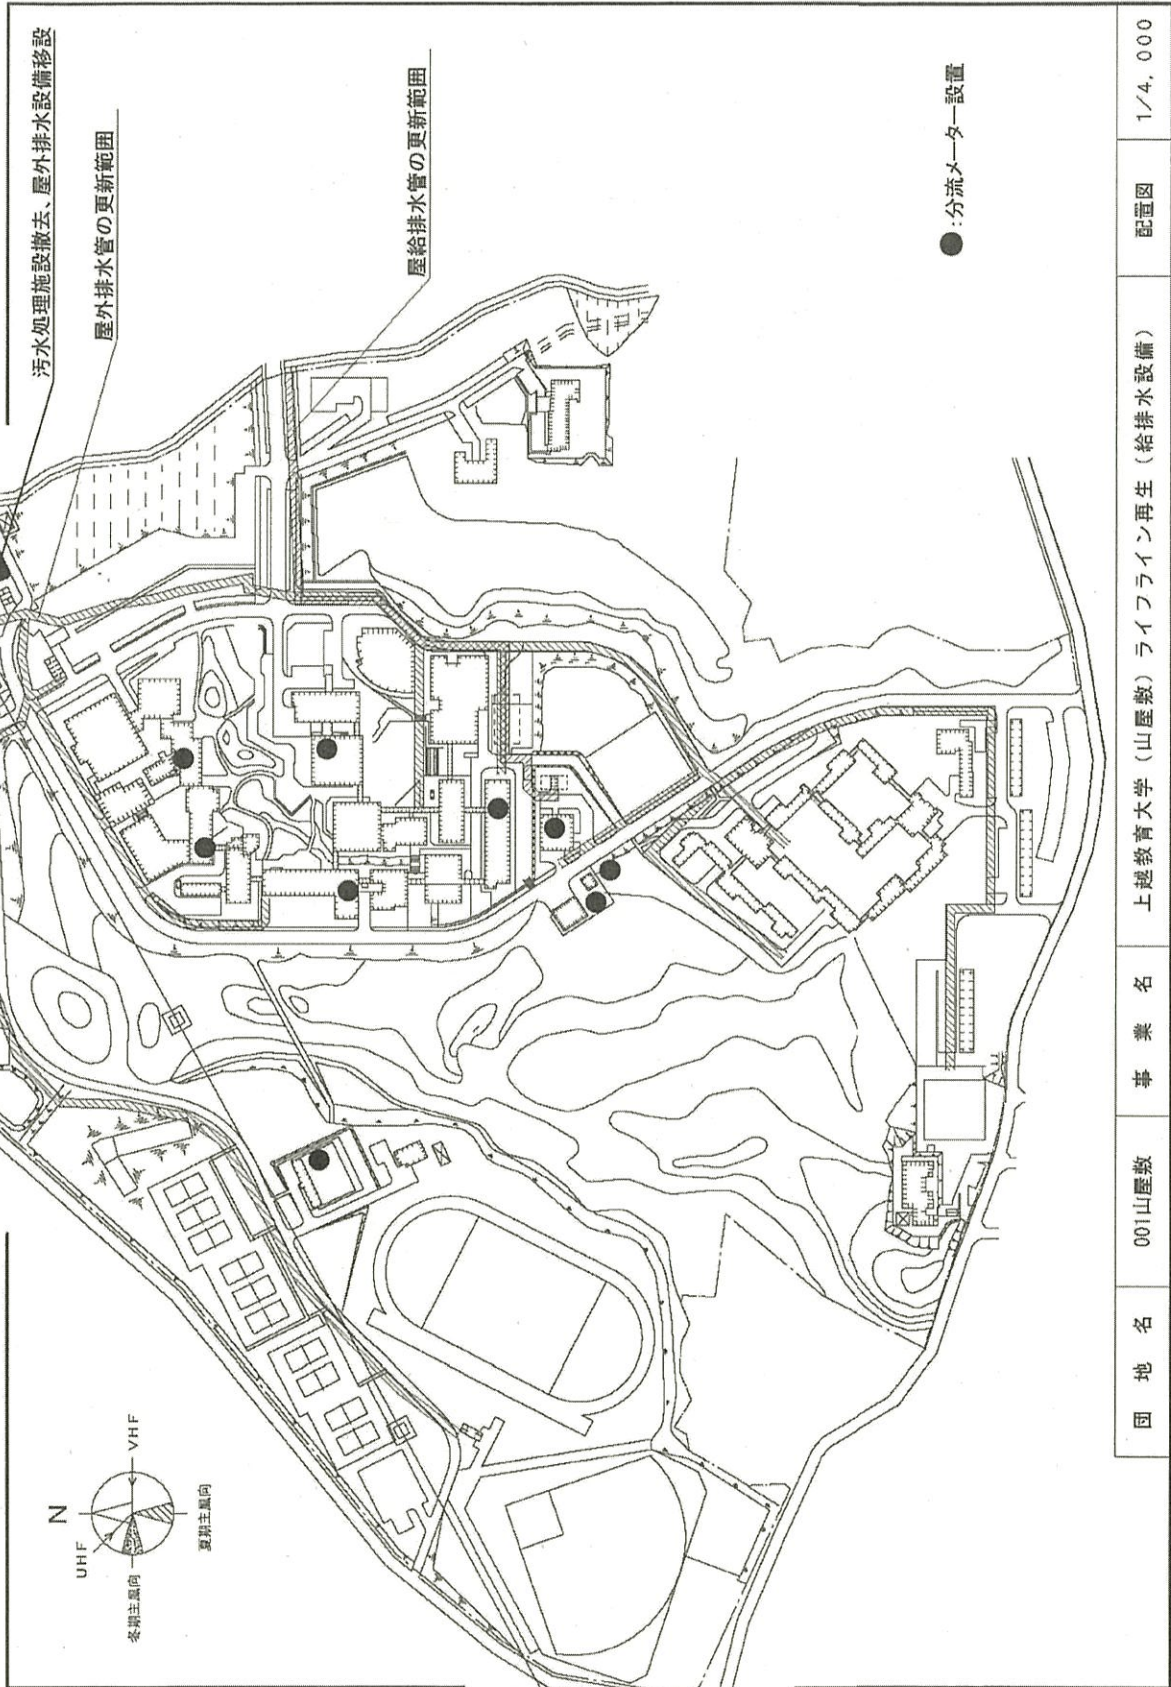

団地名	001山陰敷	事業名	上越教育大学（山陰敷）ライフライン再生（給排水設備）	配置図	1/4,000
-----	--------	-----	----------------------------	-----	---------

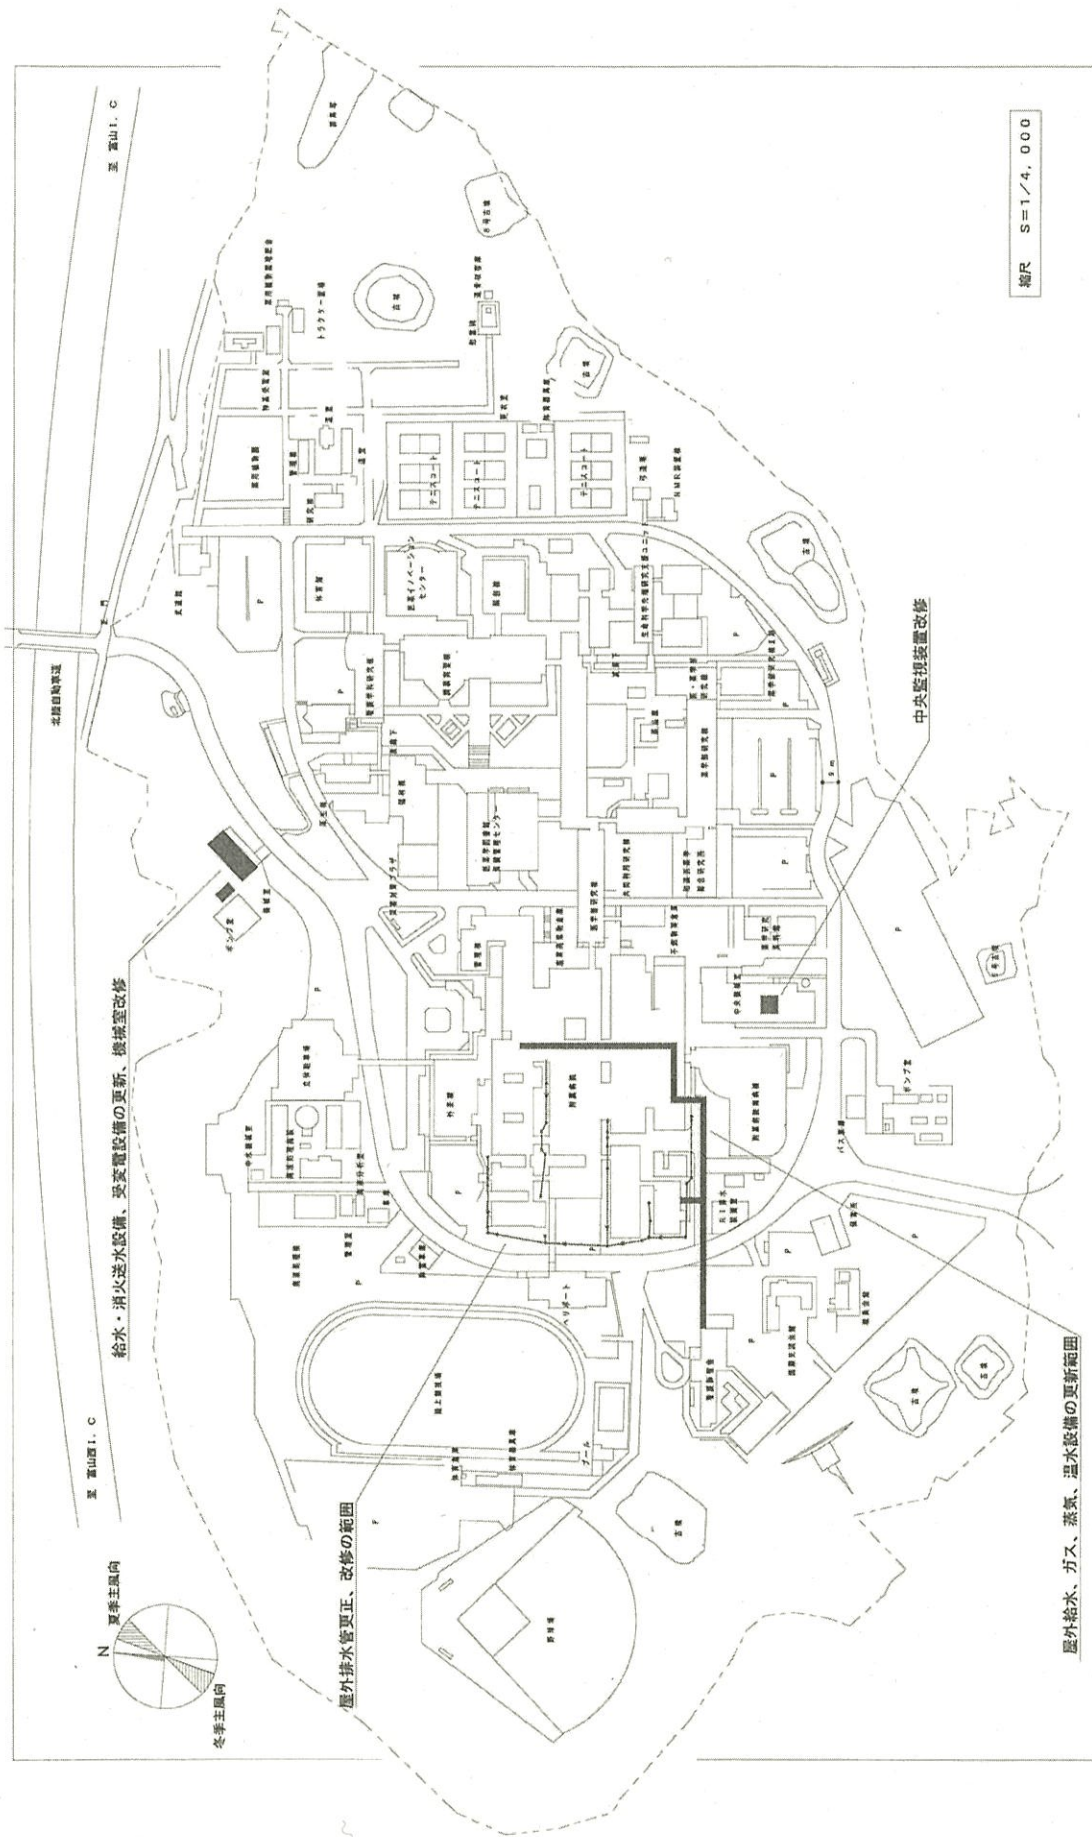

給水・消火送水設備、受変電設備の更新、機検室改修


屋外排水管更正、改修の範囲

中央監視装置改修

縮尺 S=1/4,000

屋外給水、ガス、蒸気、温水設備の更新範囲


団地名	002 杉谷	事業名	富山大学 (医病) ライフライン再生 (給排水設備等)	配置図	1/4,000
-----	--------	-----	-----------------------------	-----	---------

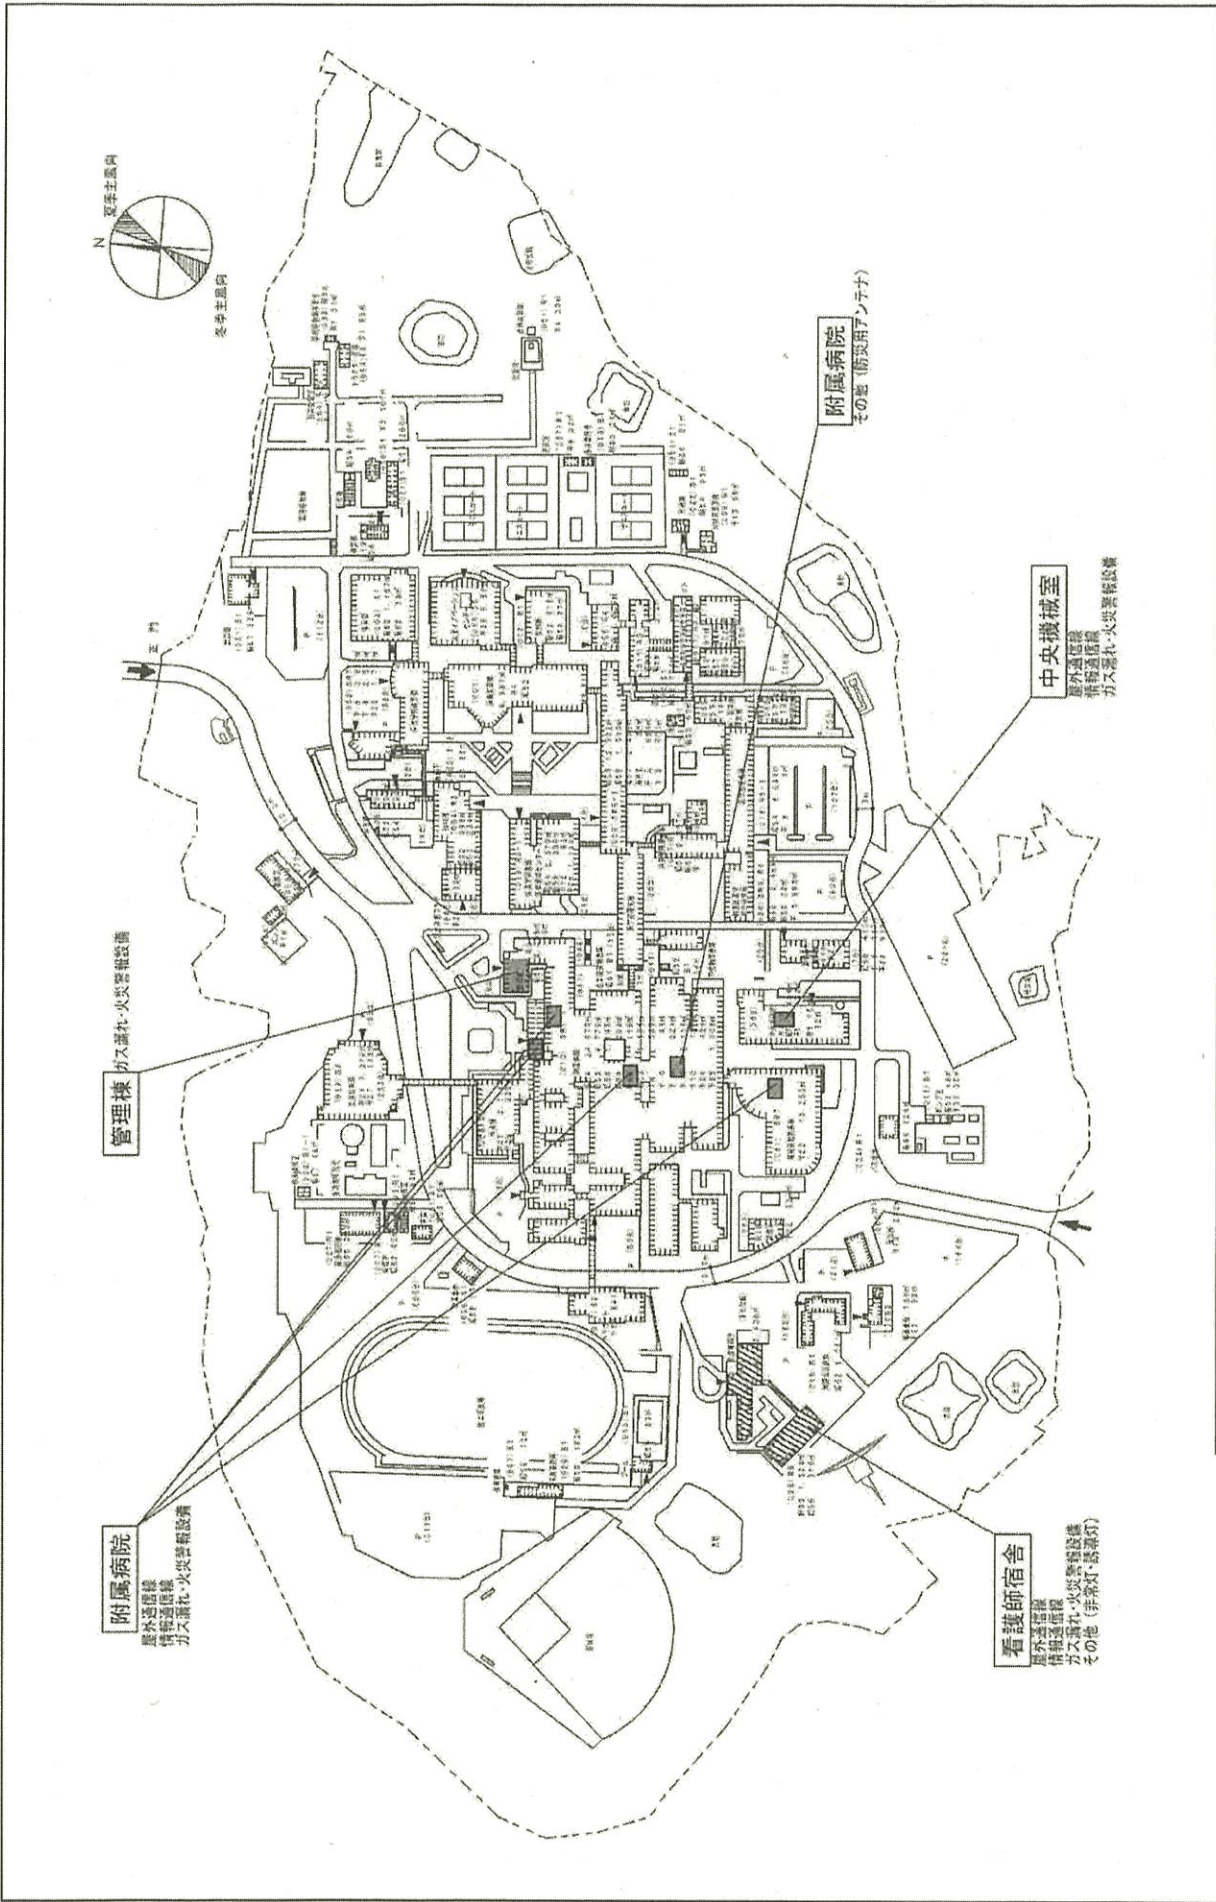

団地名 002 杉谷

事業名 富山大学(医病)ライフライン再生  
(防災設備等)

配置図 1/4000

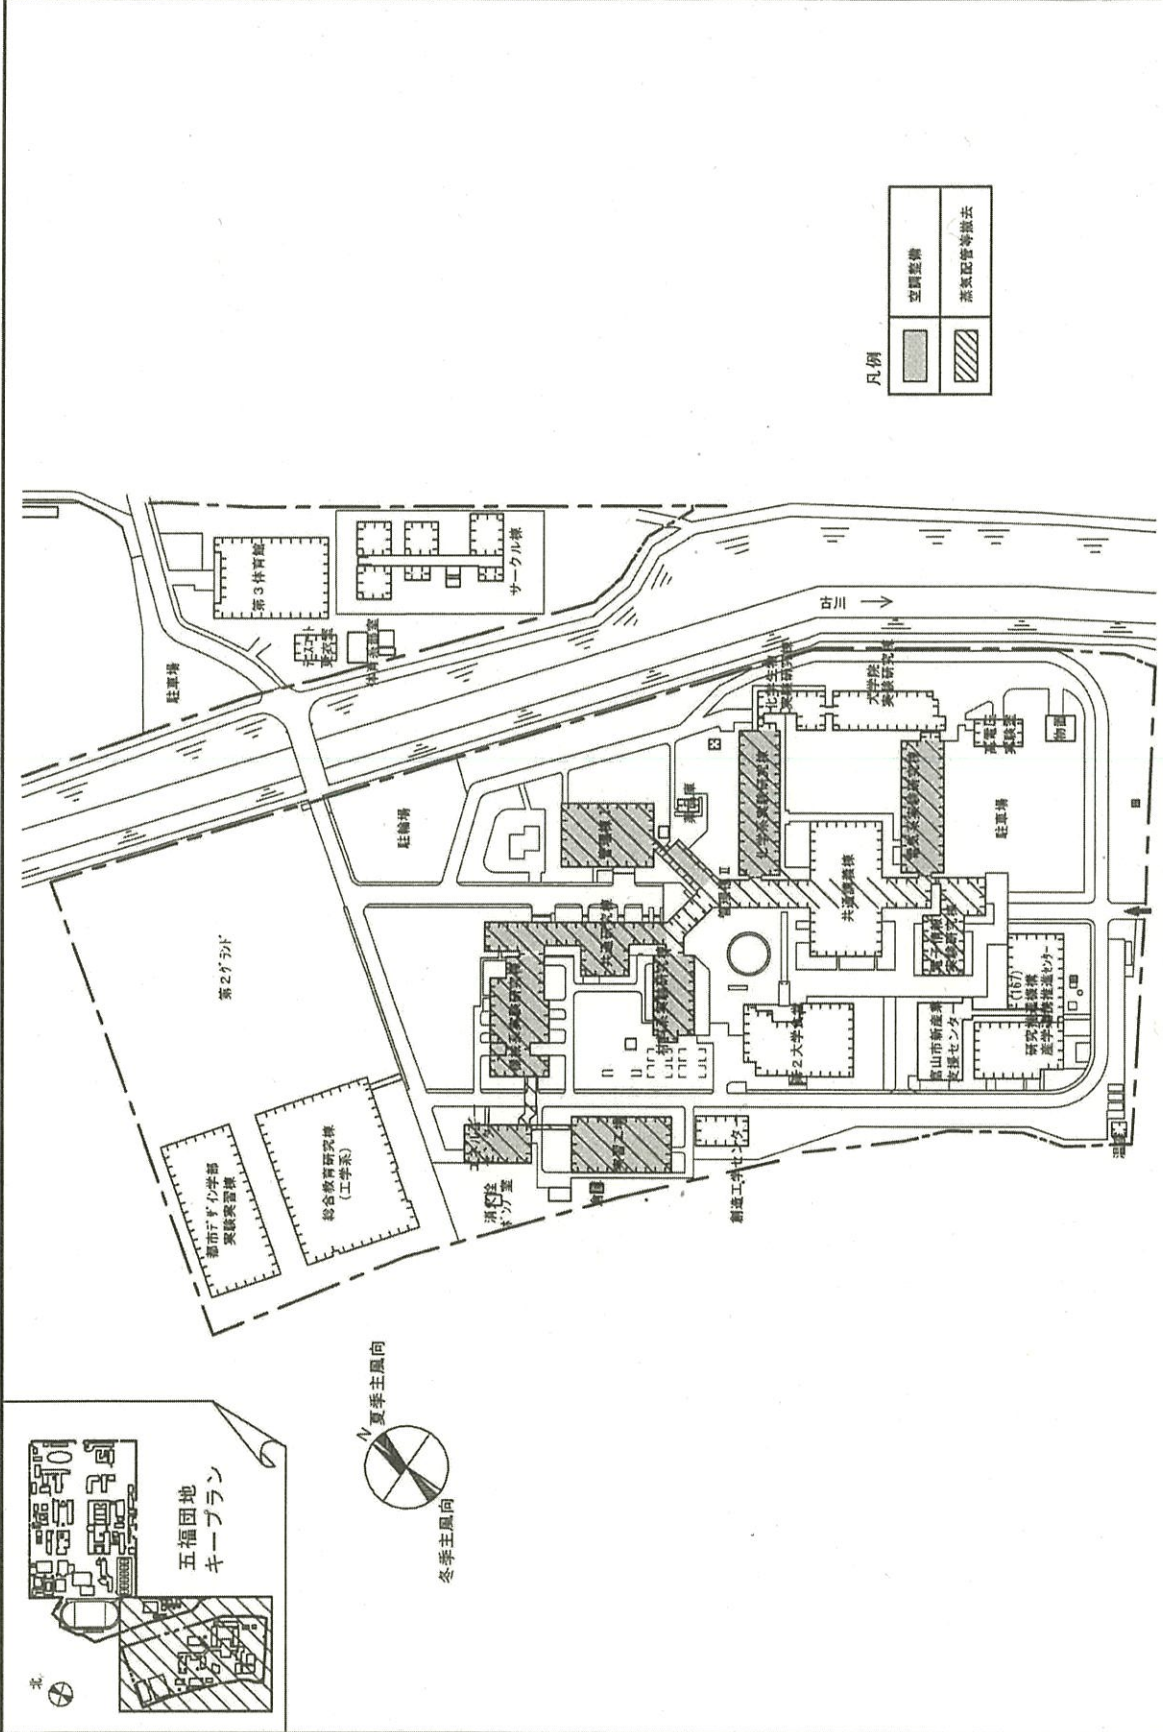


配置図 1/2,500

富山大学 (五福) ライン再生 (空調設備)


事業名

001 五福


図地名

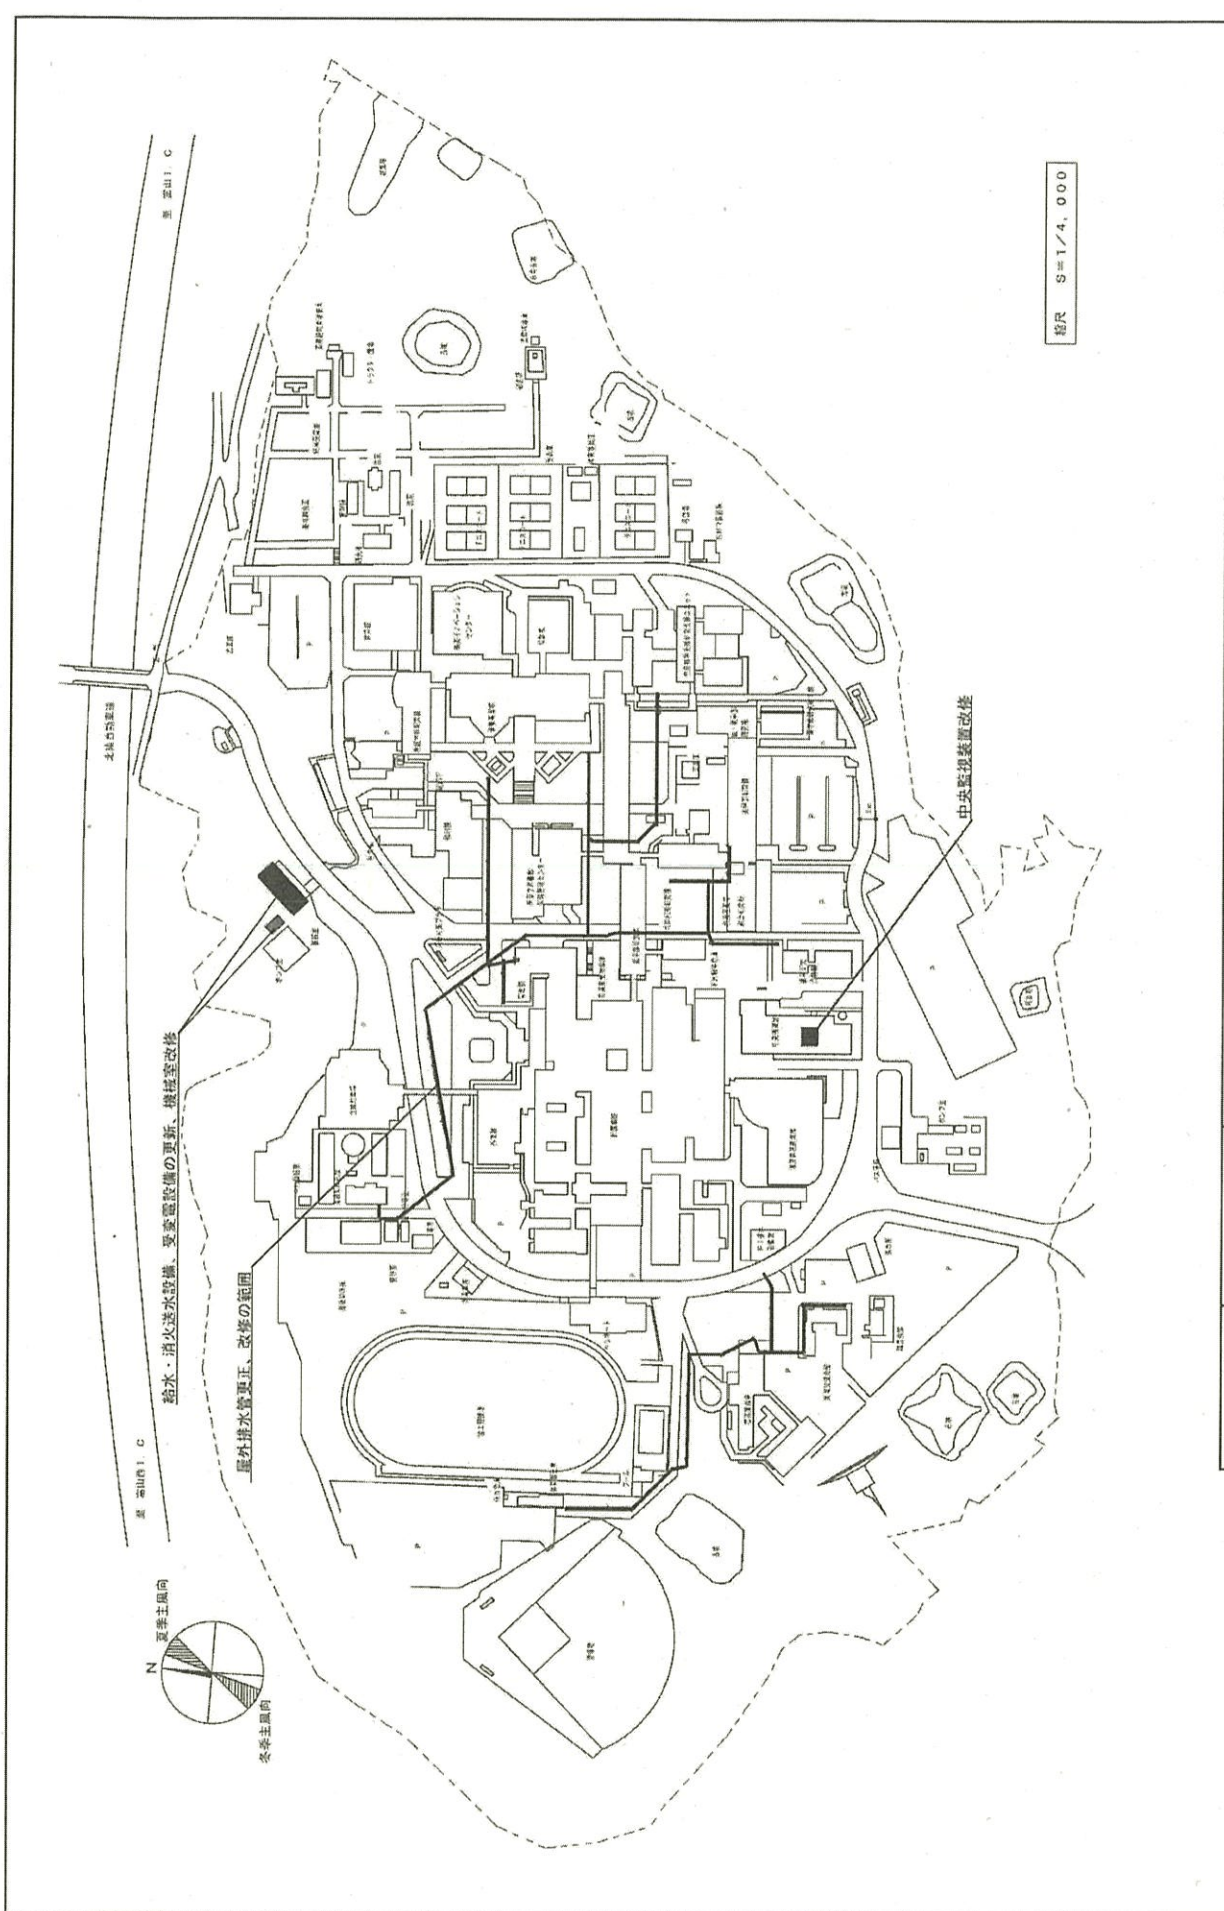

団地名	002 杉谷	事業名	富山大学(杉谷)ライフライン再生 (給排水設備)	配置図	1/4000
-----	--------	-----	-----------------------------	-----	--------

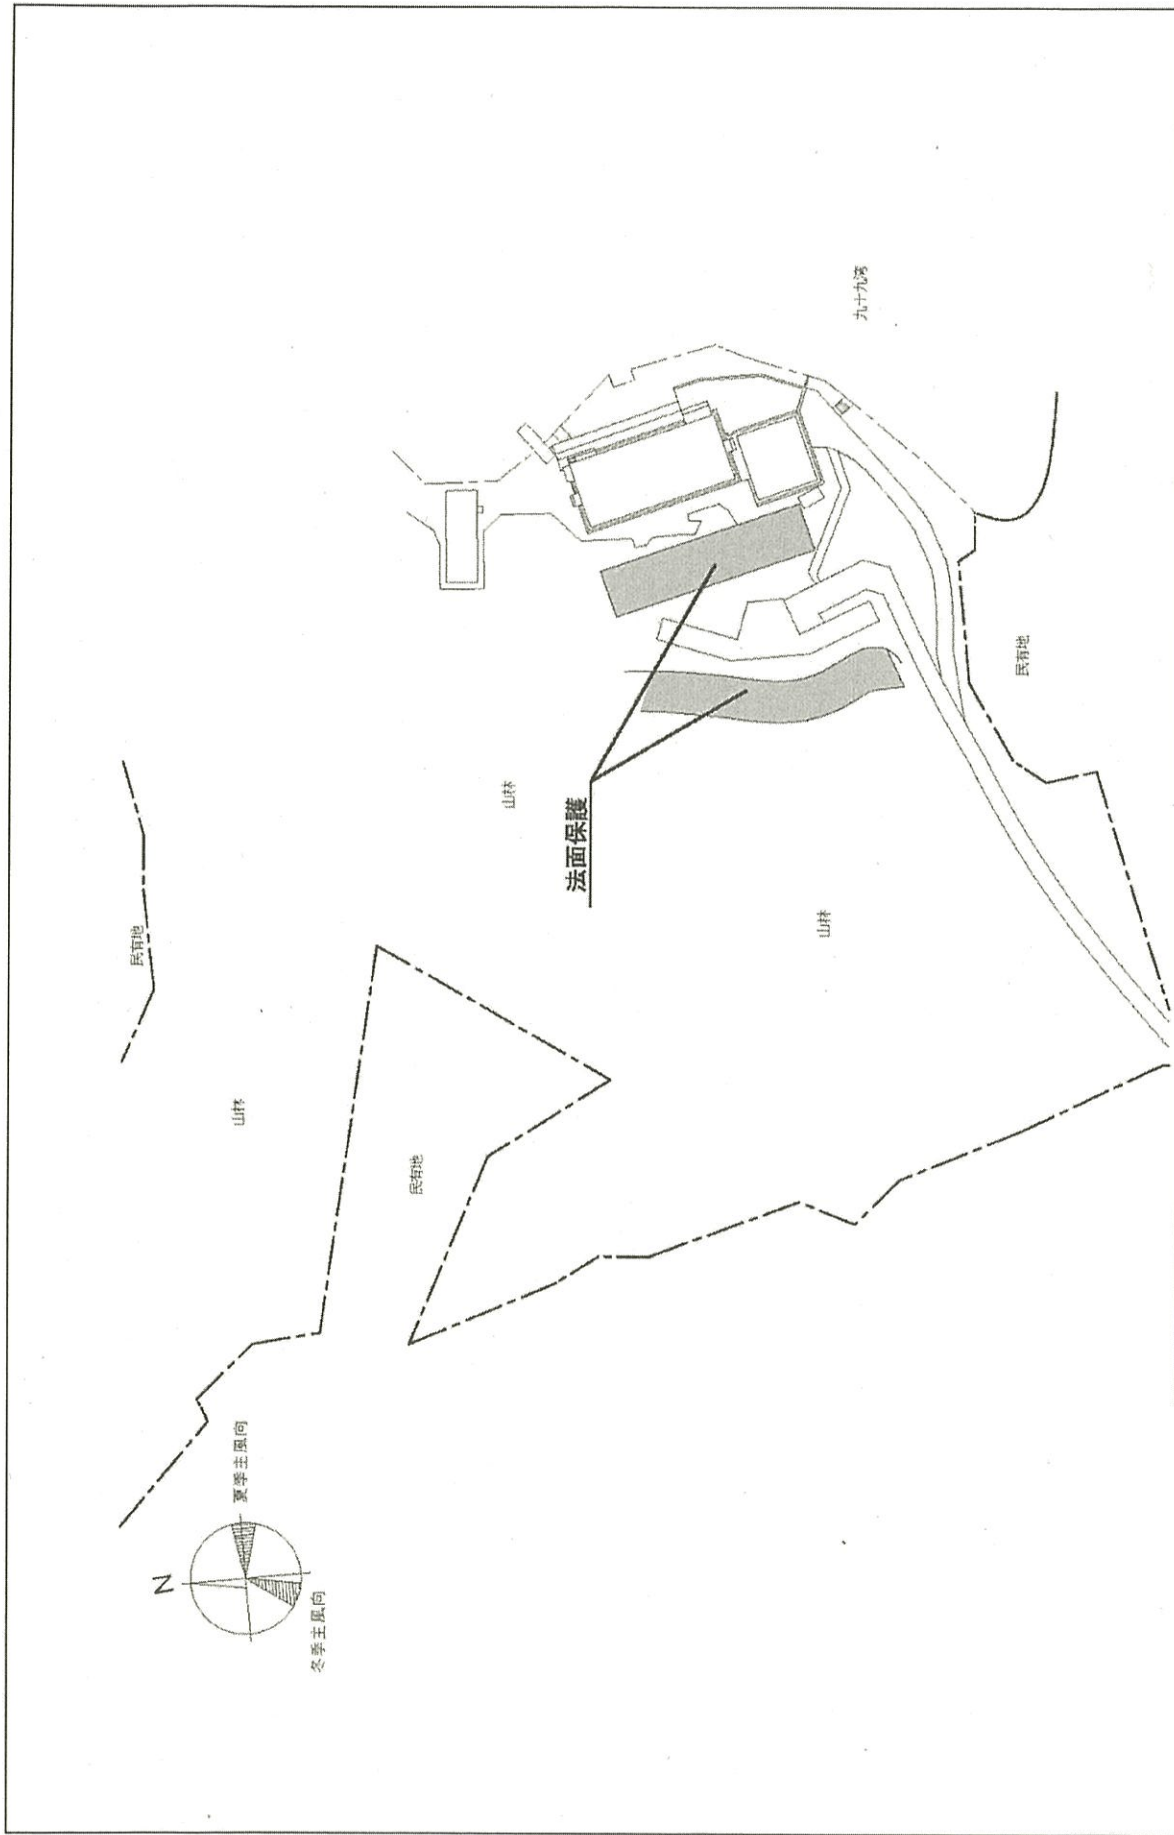


002 小木	事業名	金沢大学(小木)基幹・環境整備(法面安全対策)	配置図	1/1000
--------	-----	-------------------------	-----	--------

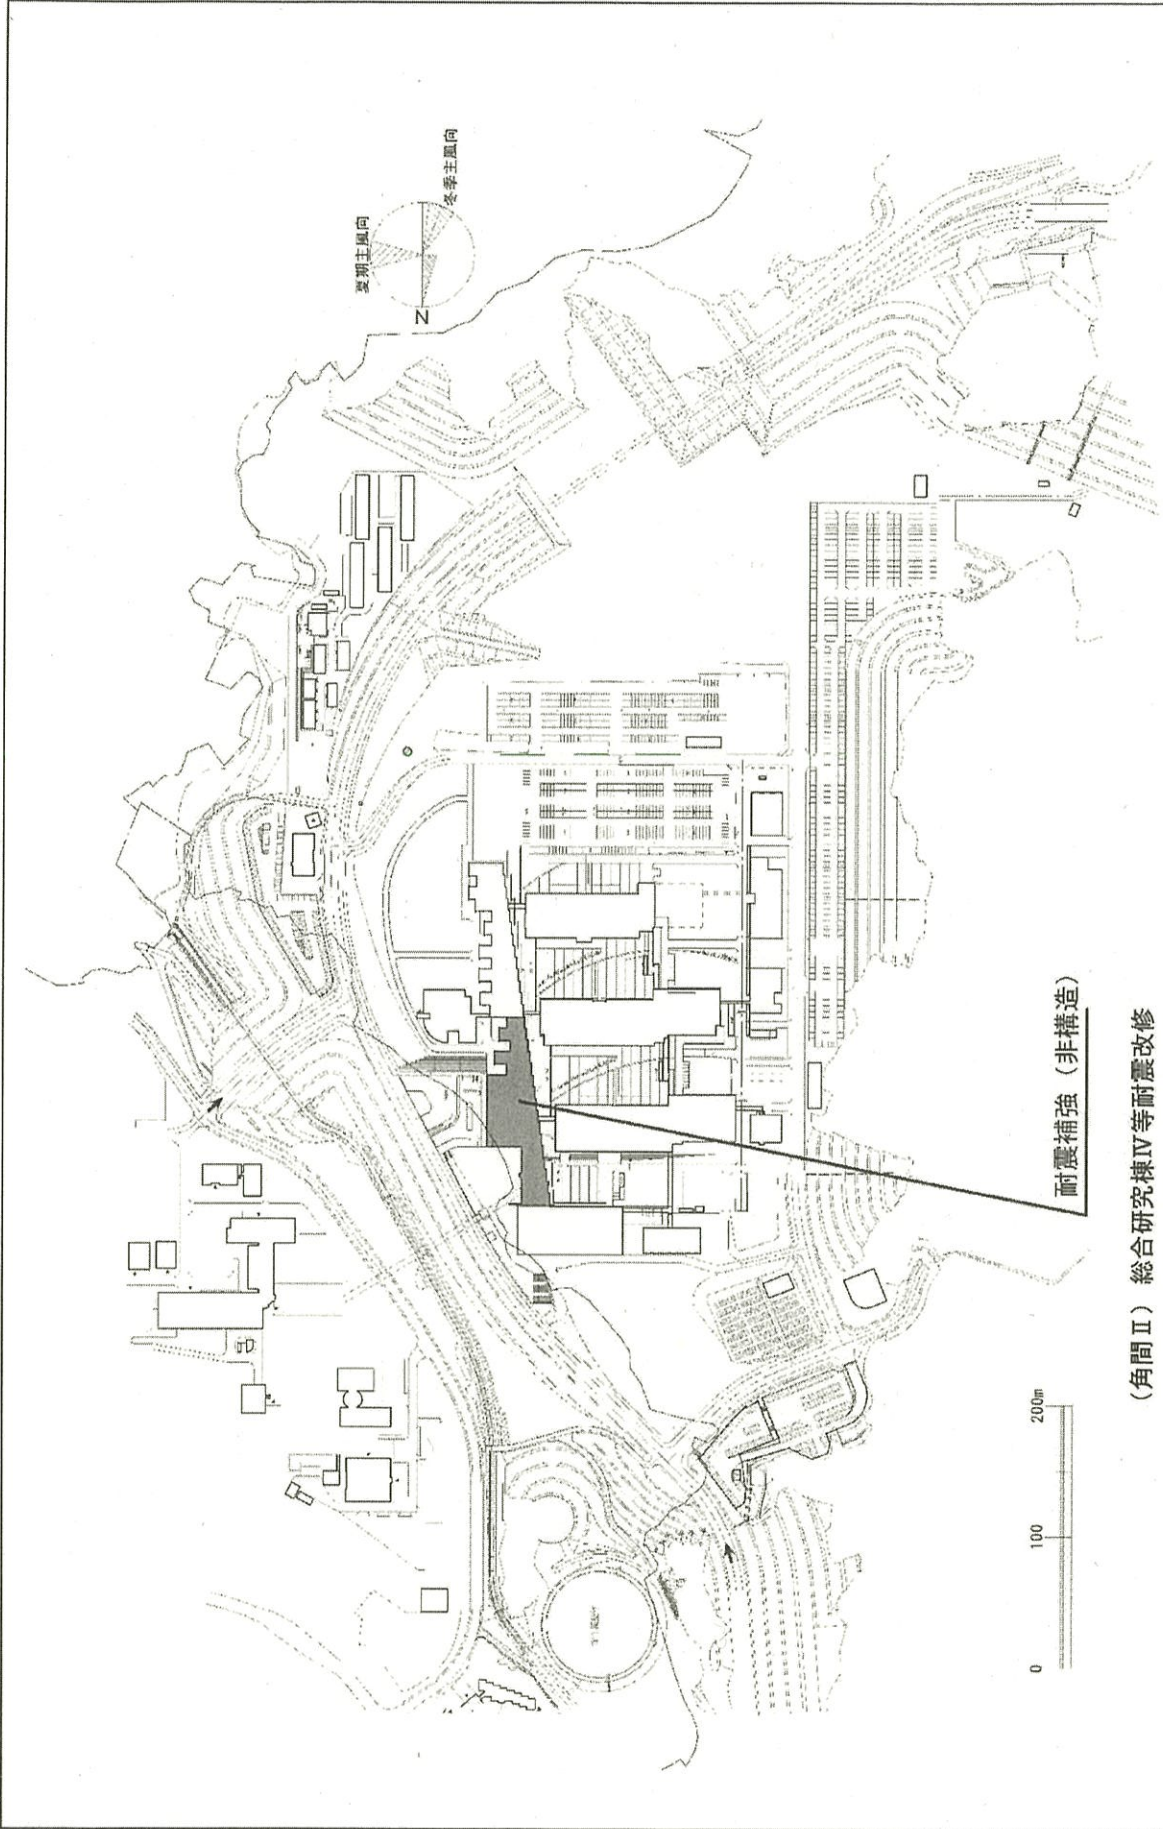

(角間Ⅱ) 総合研究棟Ⅳ等耐震改修


団地名	037 角間Ⅱ	事業名	金沢大学(角間Ⅱ)総合研究棟Ⅳ等耐震改修	配置図	1/5,000
-----	---------	-----	----------------------	-----	---------

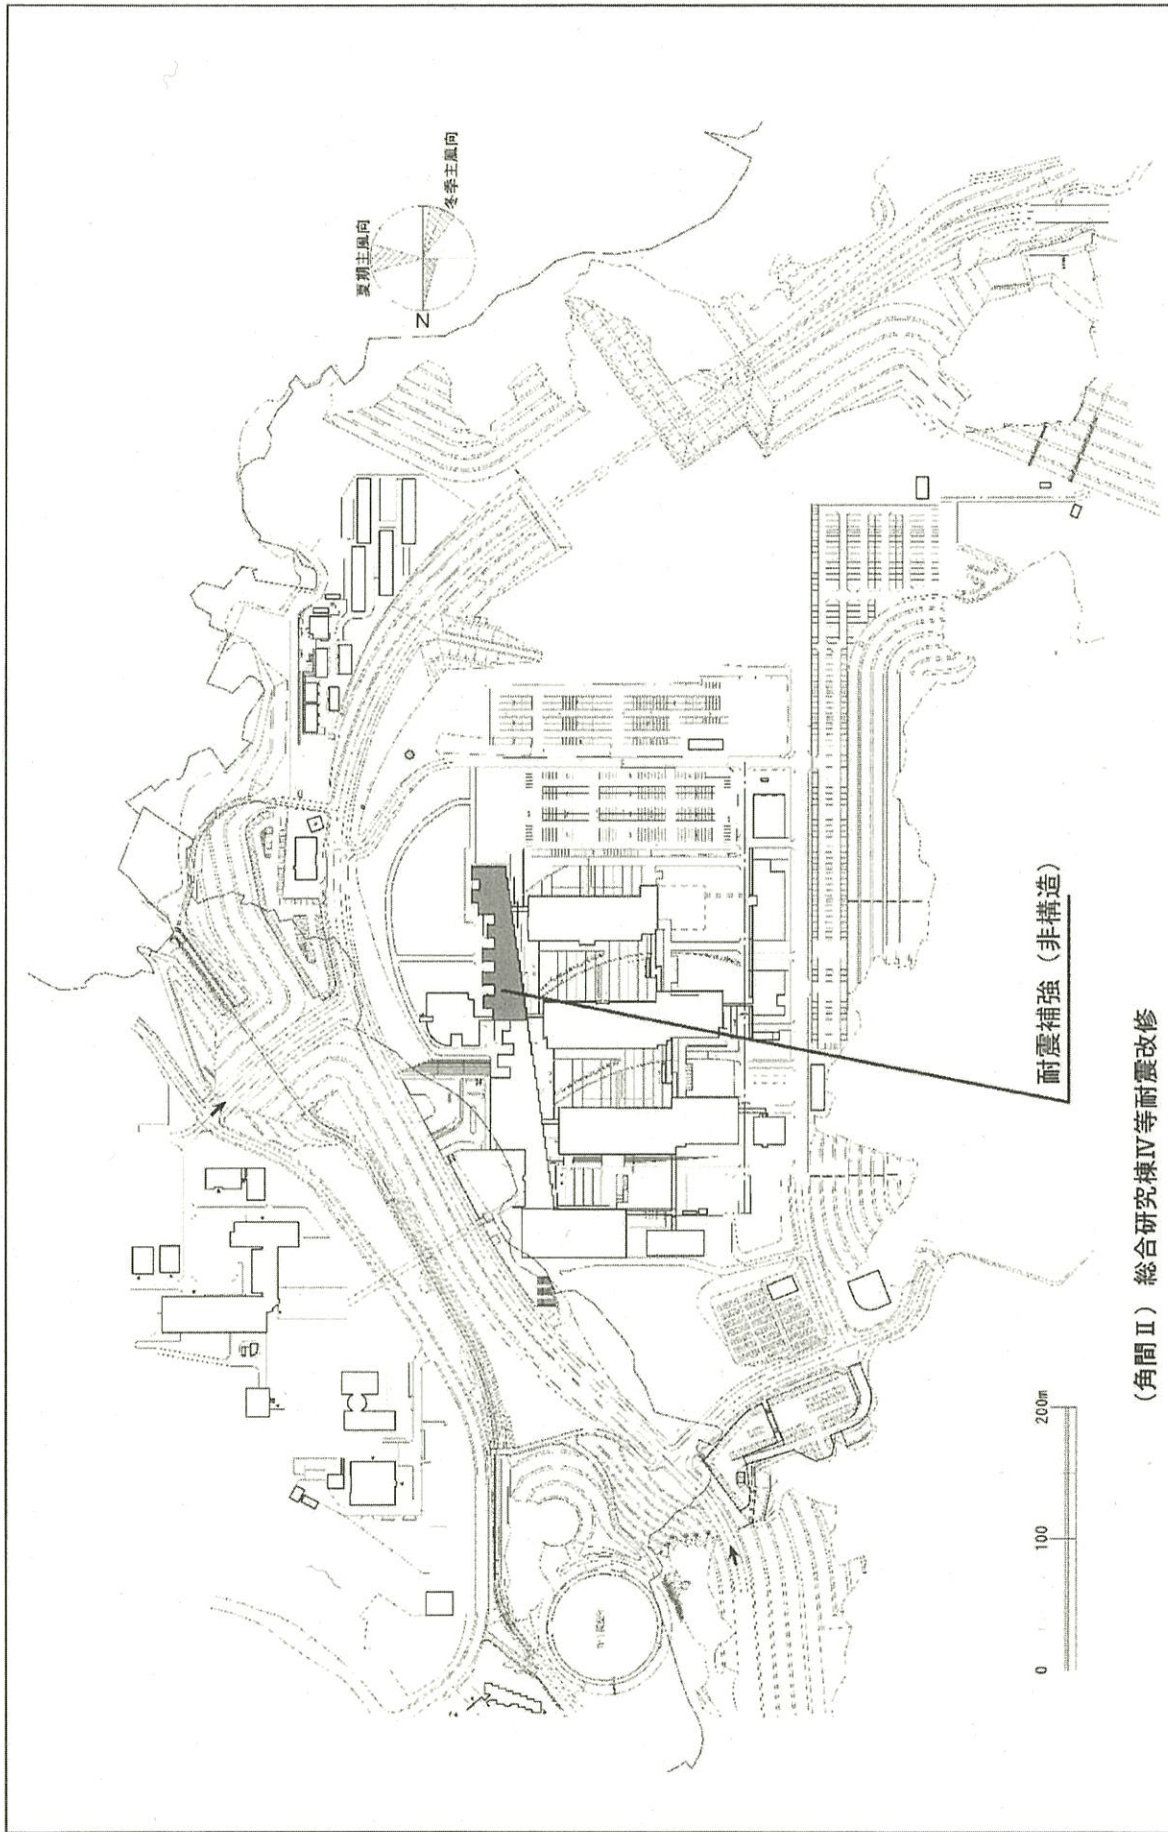

(角間Ⅱ) 総合研究棟Ⅳ等耐震改修

団地名	037 角間Ⅱ	事業名	金沢大学(角間Ⅱ)総合研究棟Ⅳ等耐震改修	配置図	1/5,000
-----	---------	-----	----------------------	-----	---------




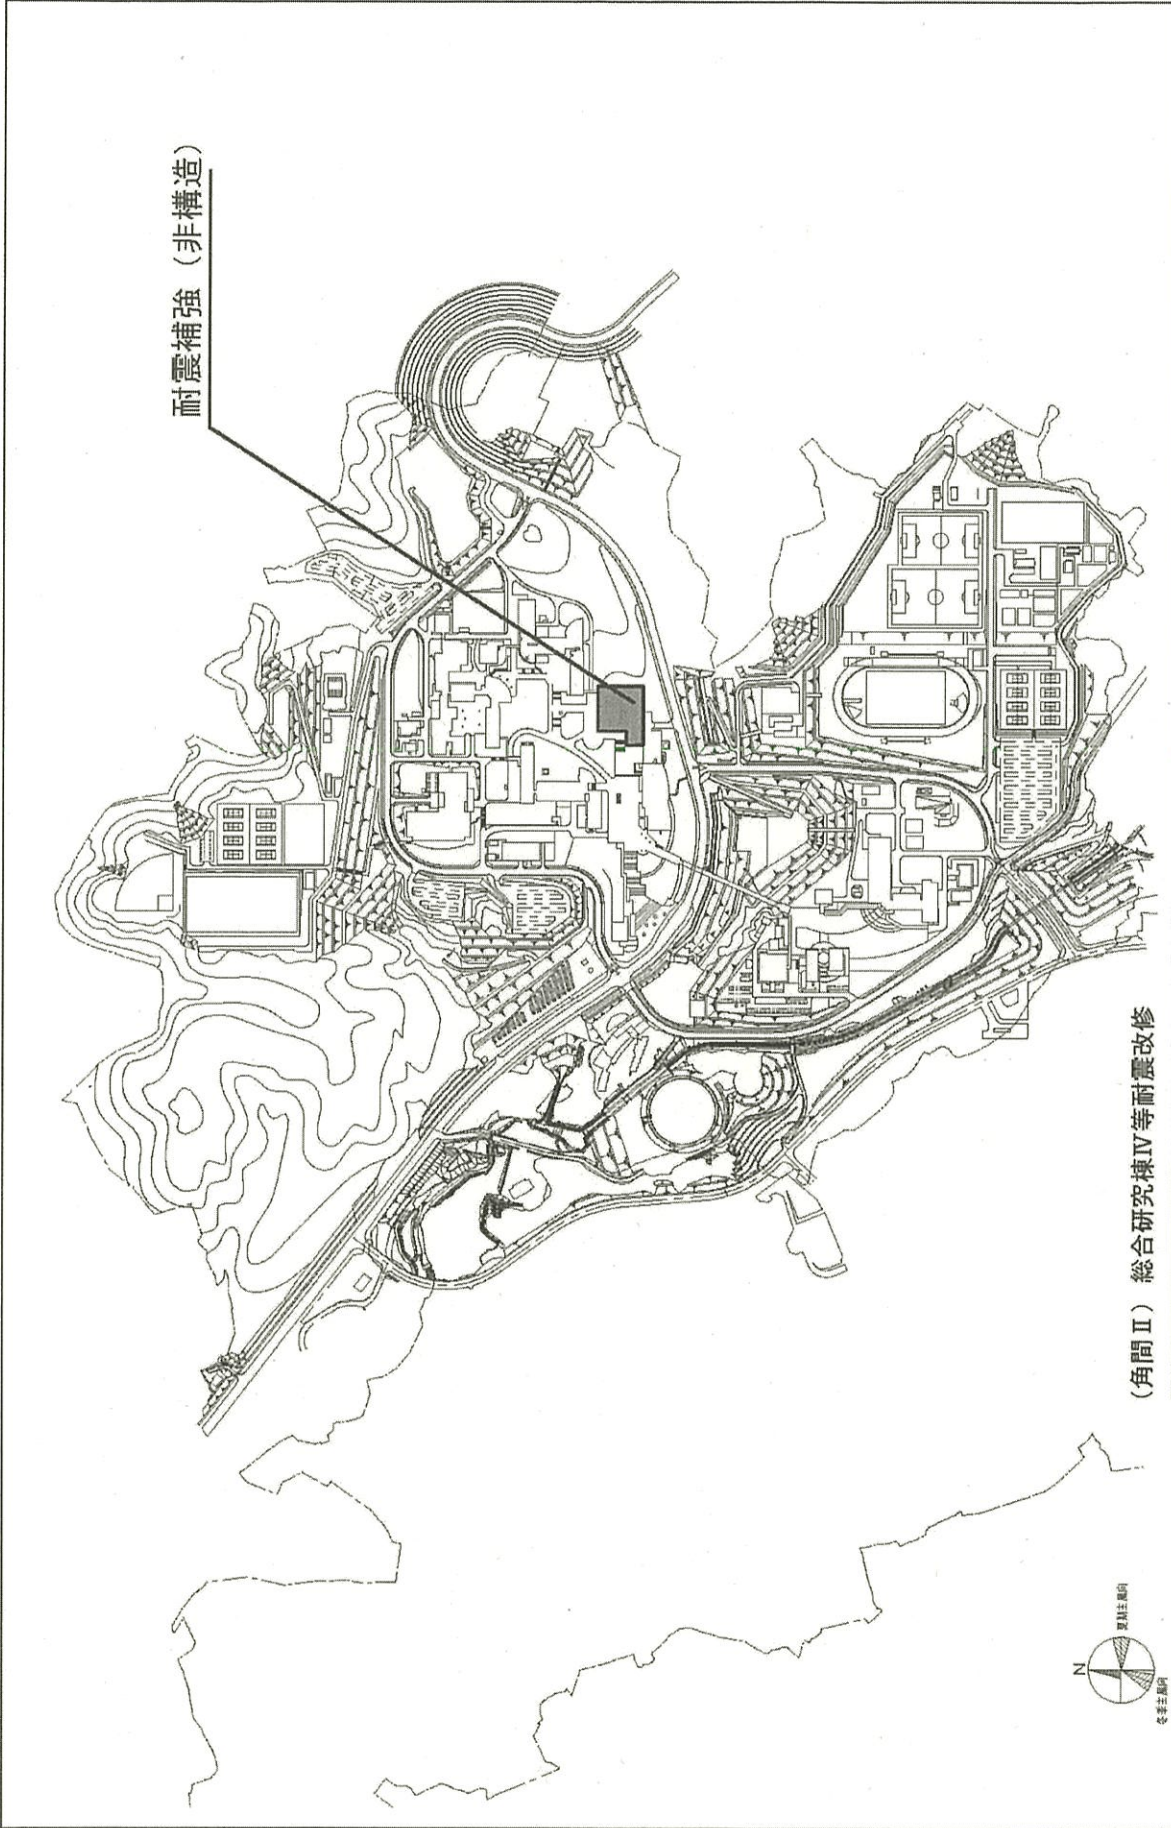

耐震補強 (非構造)


(角間Ⅱ) 総合研究棟Ⅳ等耐震改修

団地名	037 角間Ⅱ	事業名	金沢大学(角間Ⅱ)総合研究棟Ⅳ等耐震改修	配置図	1/8,000
-----	---------	-----	----------------------	-----	---------

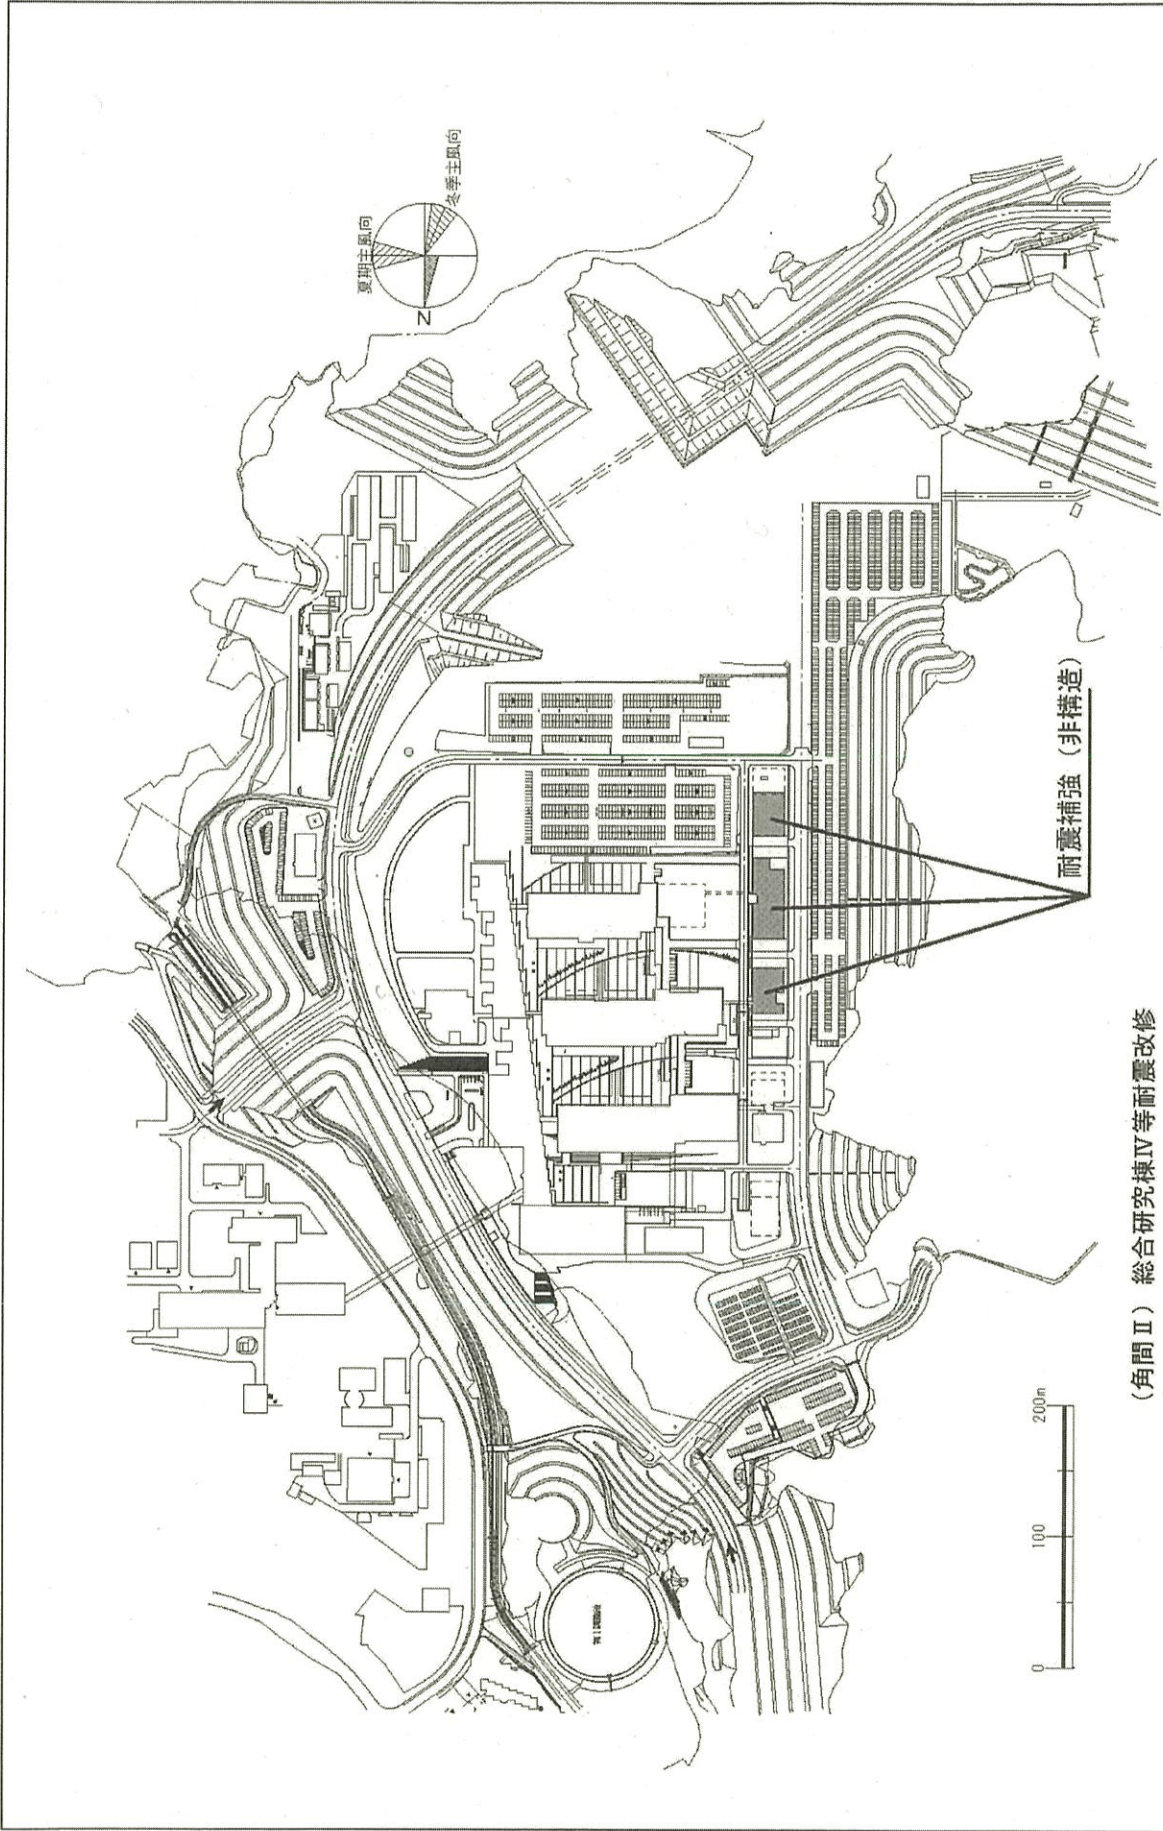

(角間Ⅱ) 総合研究棟Ⅳ等耐震改修

団地名	037 角間Ⅱ	事業名	金沢大学(角間Ⅱ)技術支援センター等耐震改修	配置図	1/5,000
-----	---------	-----	------------------------	-----	---------

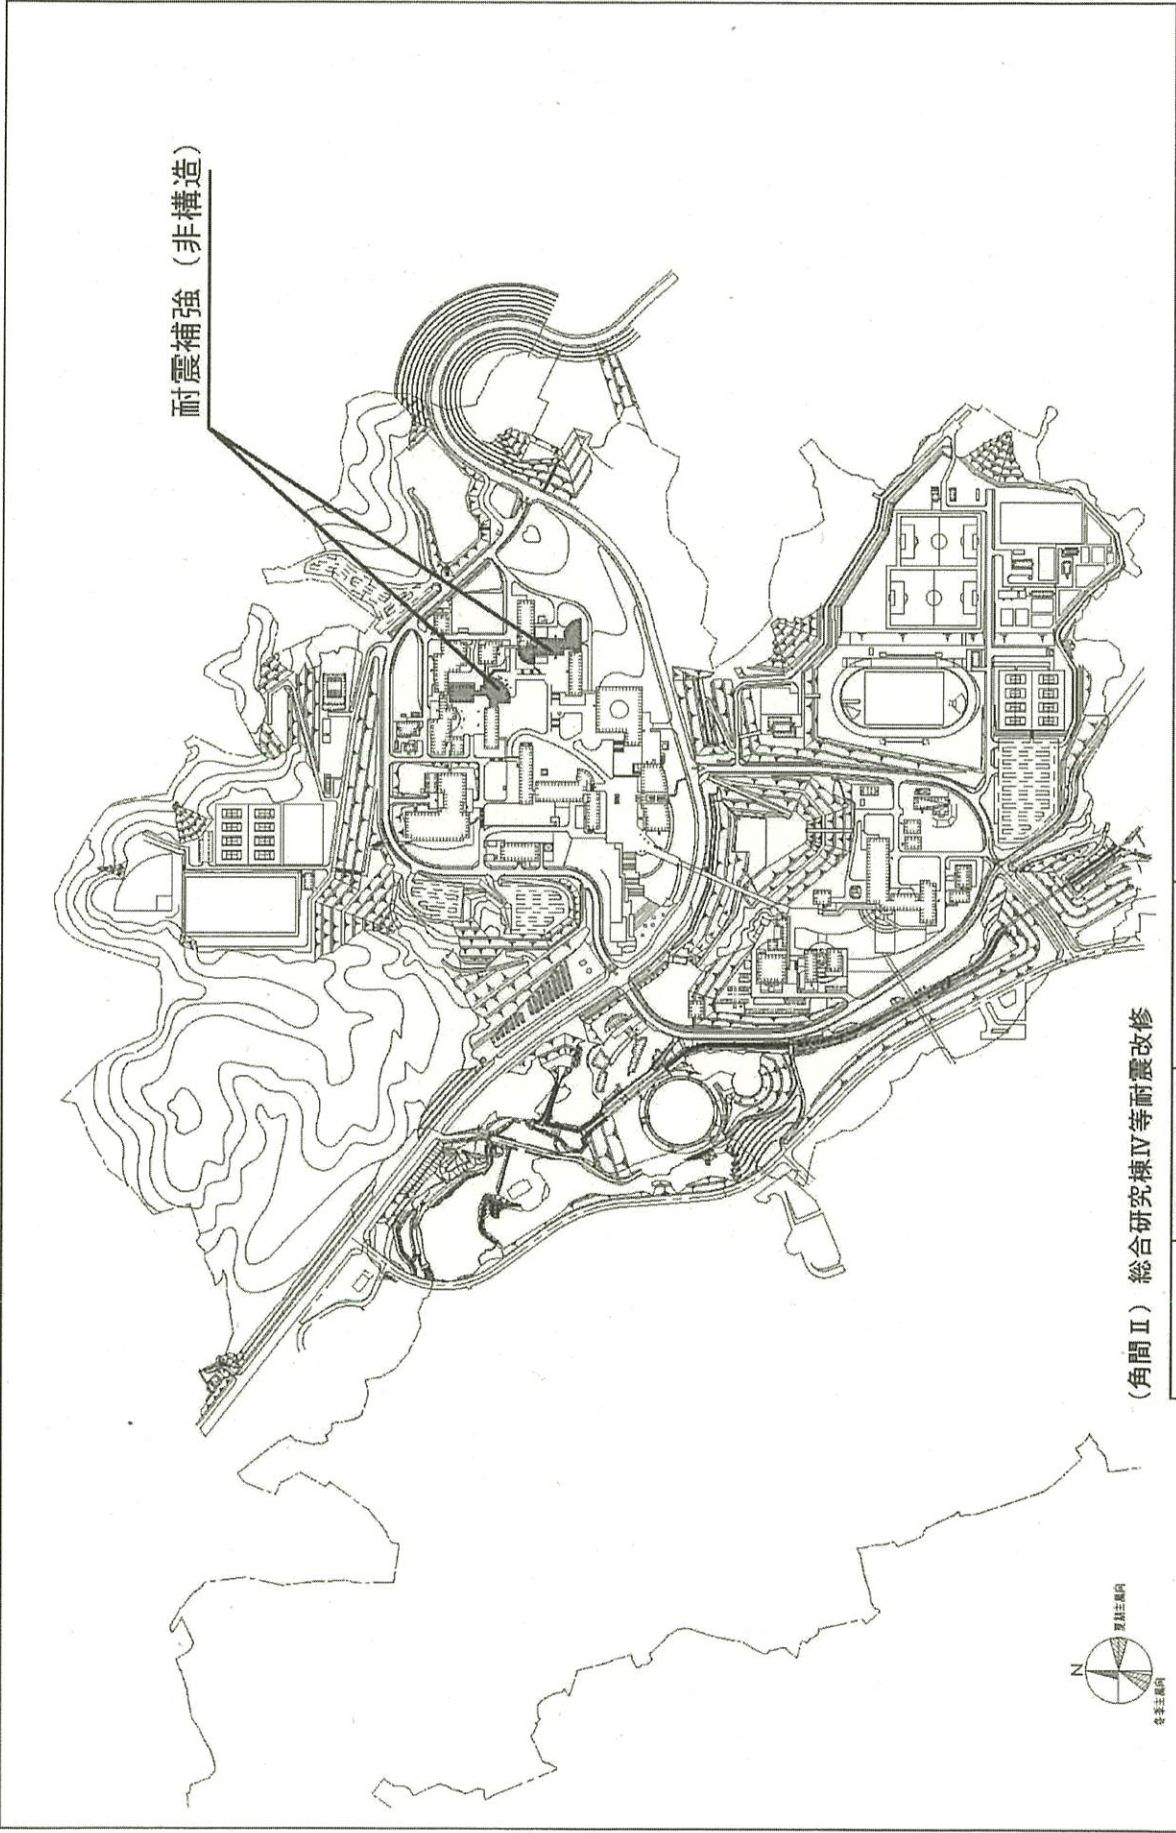

1/8,000


配置図

金沢大学(角間Ⅱ)技術支援センター等耐震改修

事業名

037 角間Ⅱ

図地名

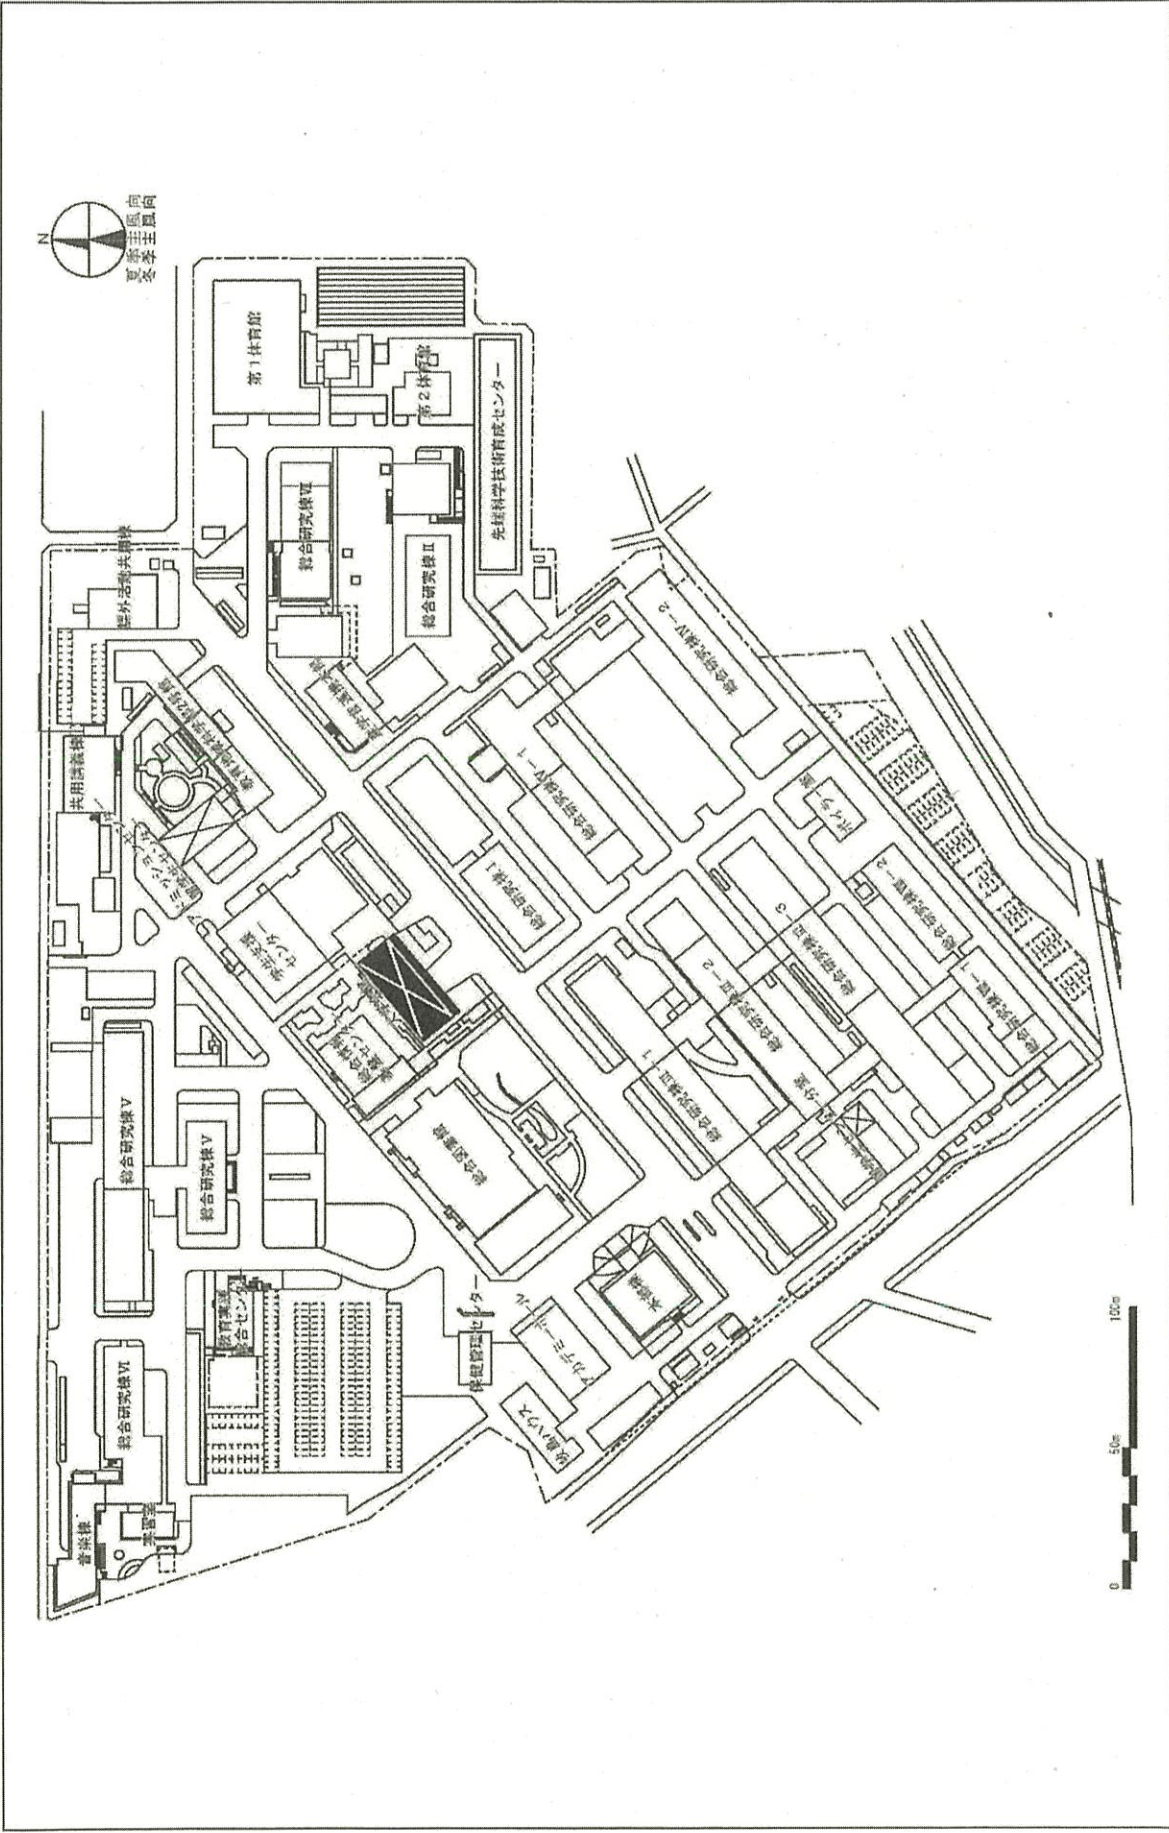


配置図 1/2,000

福井大学(文京)国際センター


事業名

001 文京

団地名

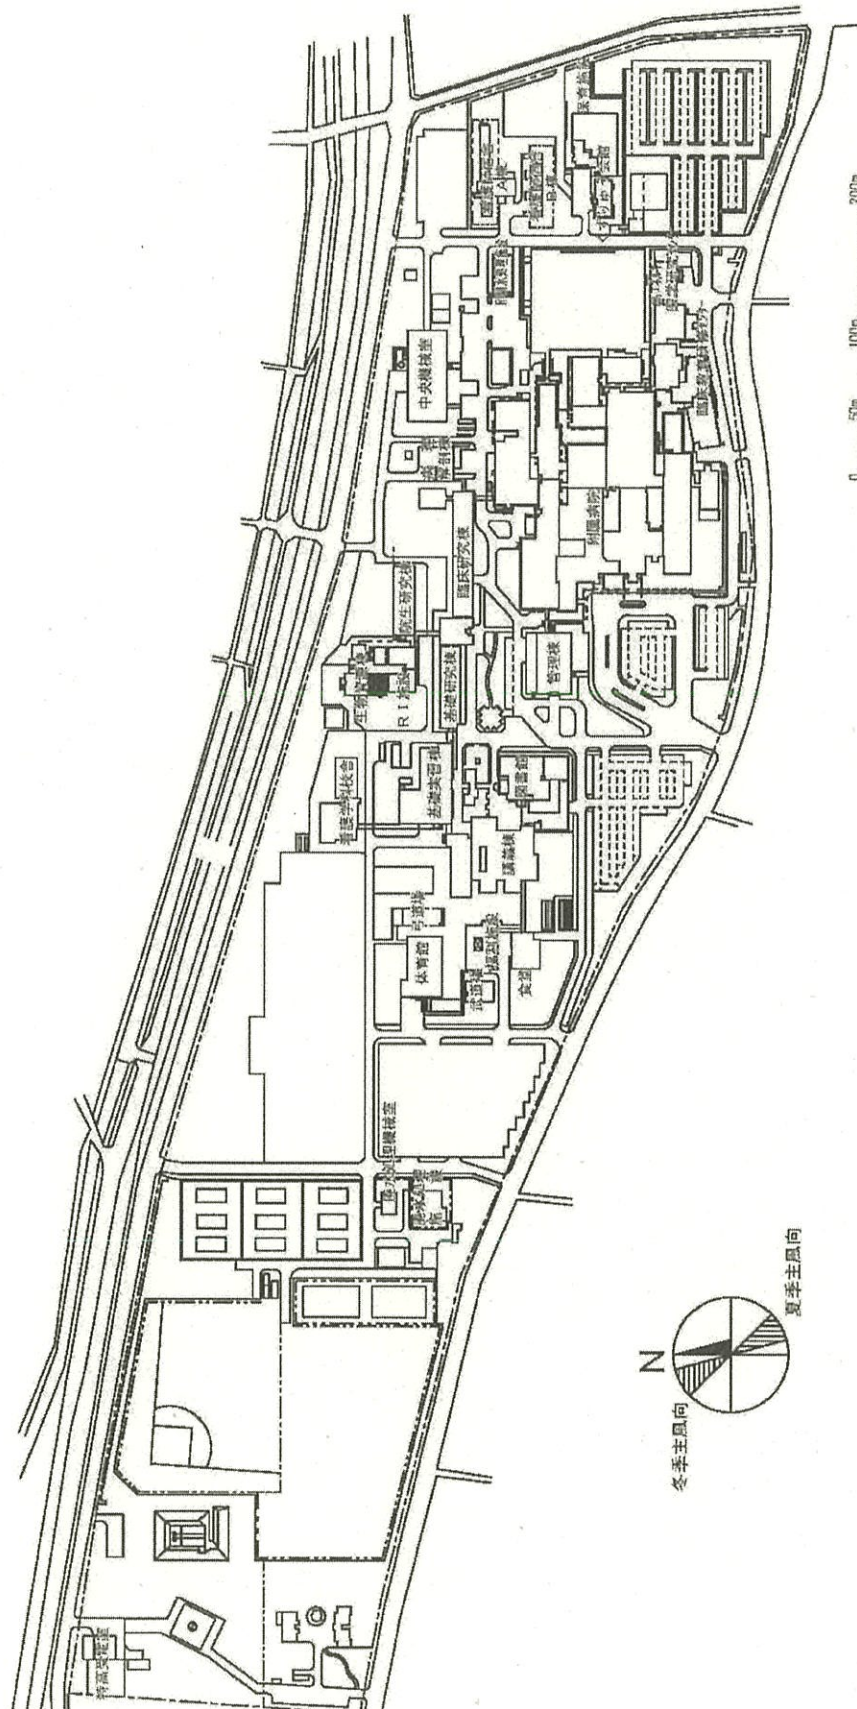


団地名	101 松岡	事業名	福井大学(松岡)動物実験施設改修Ⅱ	配置図	1/5,000
-----	--------	-----	-------------------	-----	---------

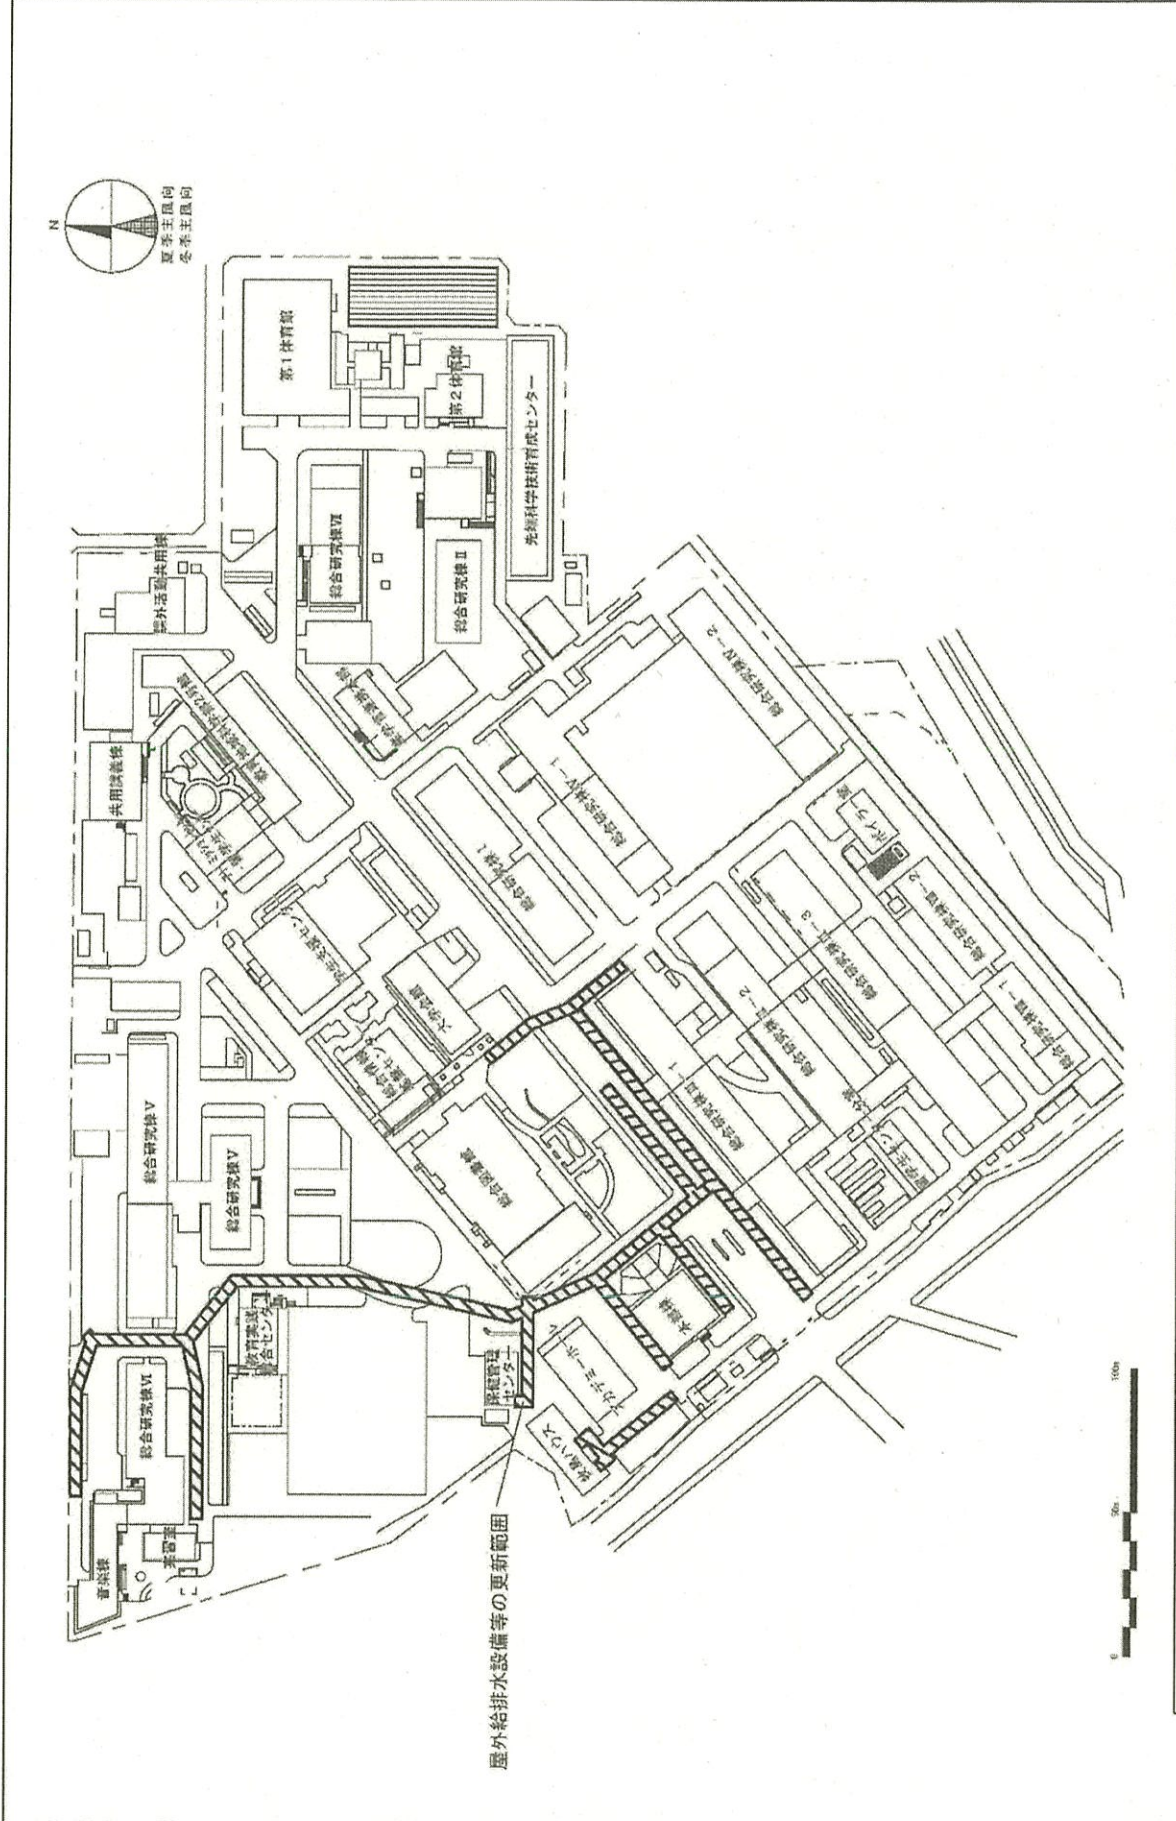

屋外給排水設備等の更新範囲

団地名	001 文京	事業名	福井大学(文京)ライフライン再生(給排水設備)	配置図	1/2,000
-----	--------	-----	-------------------------	-----	---------

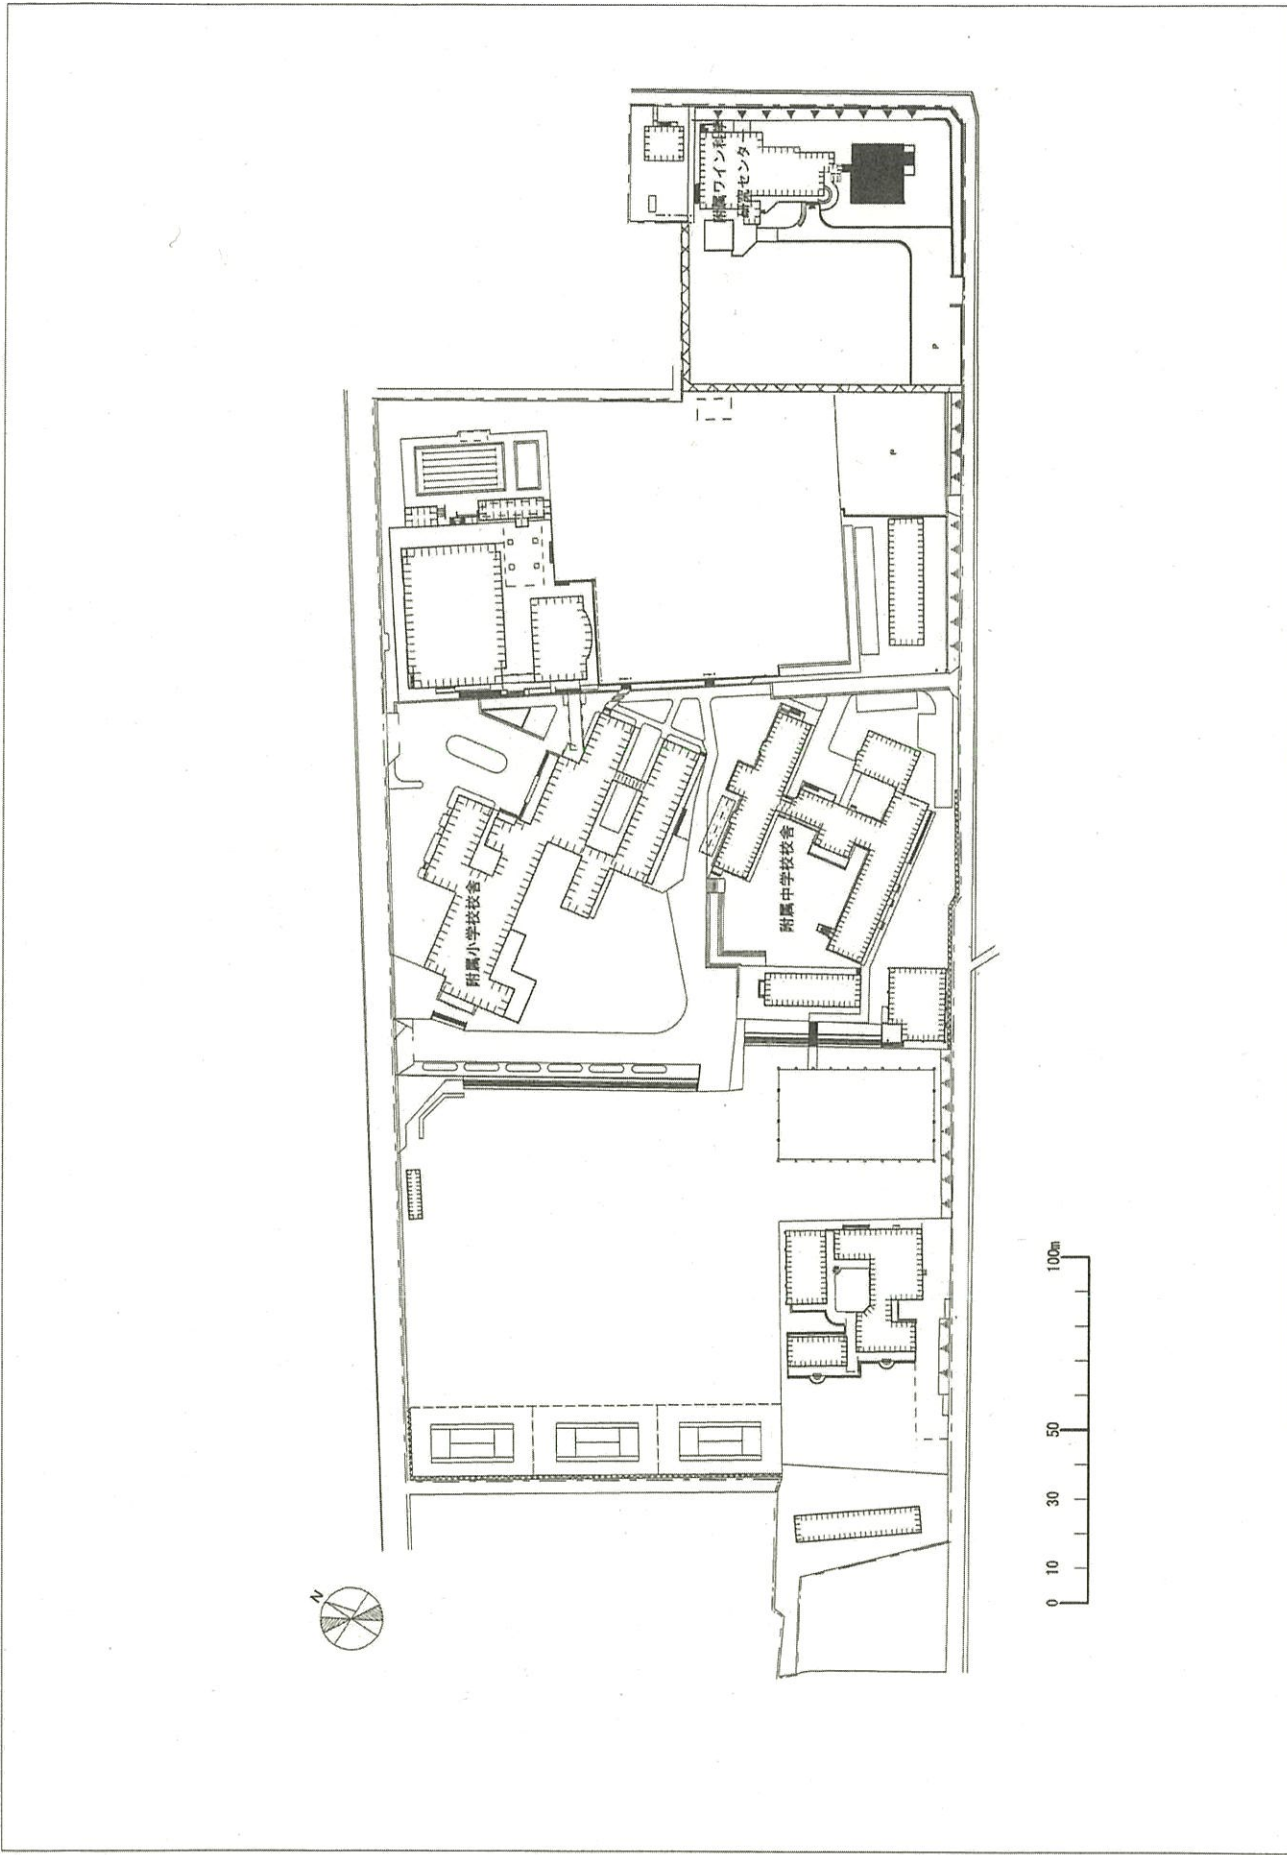

1/2000


配置図

山梨大学 (北新) ワイン科学研究拠点

事業名


012 北新

団地名

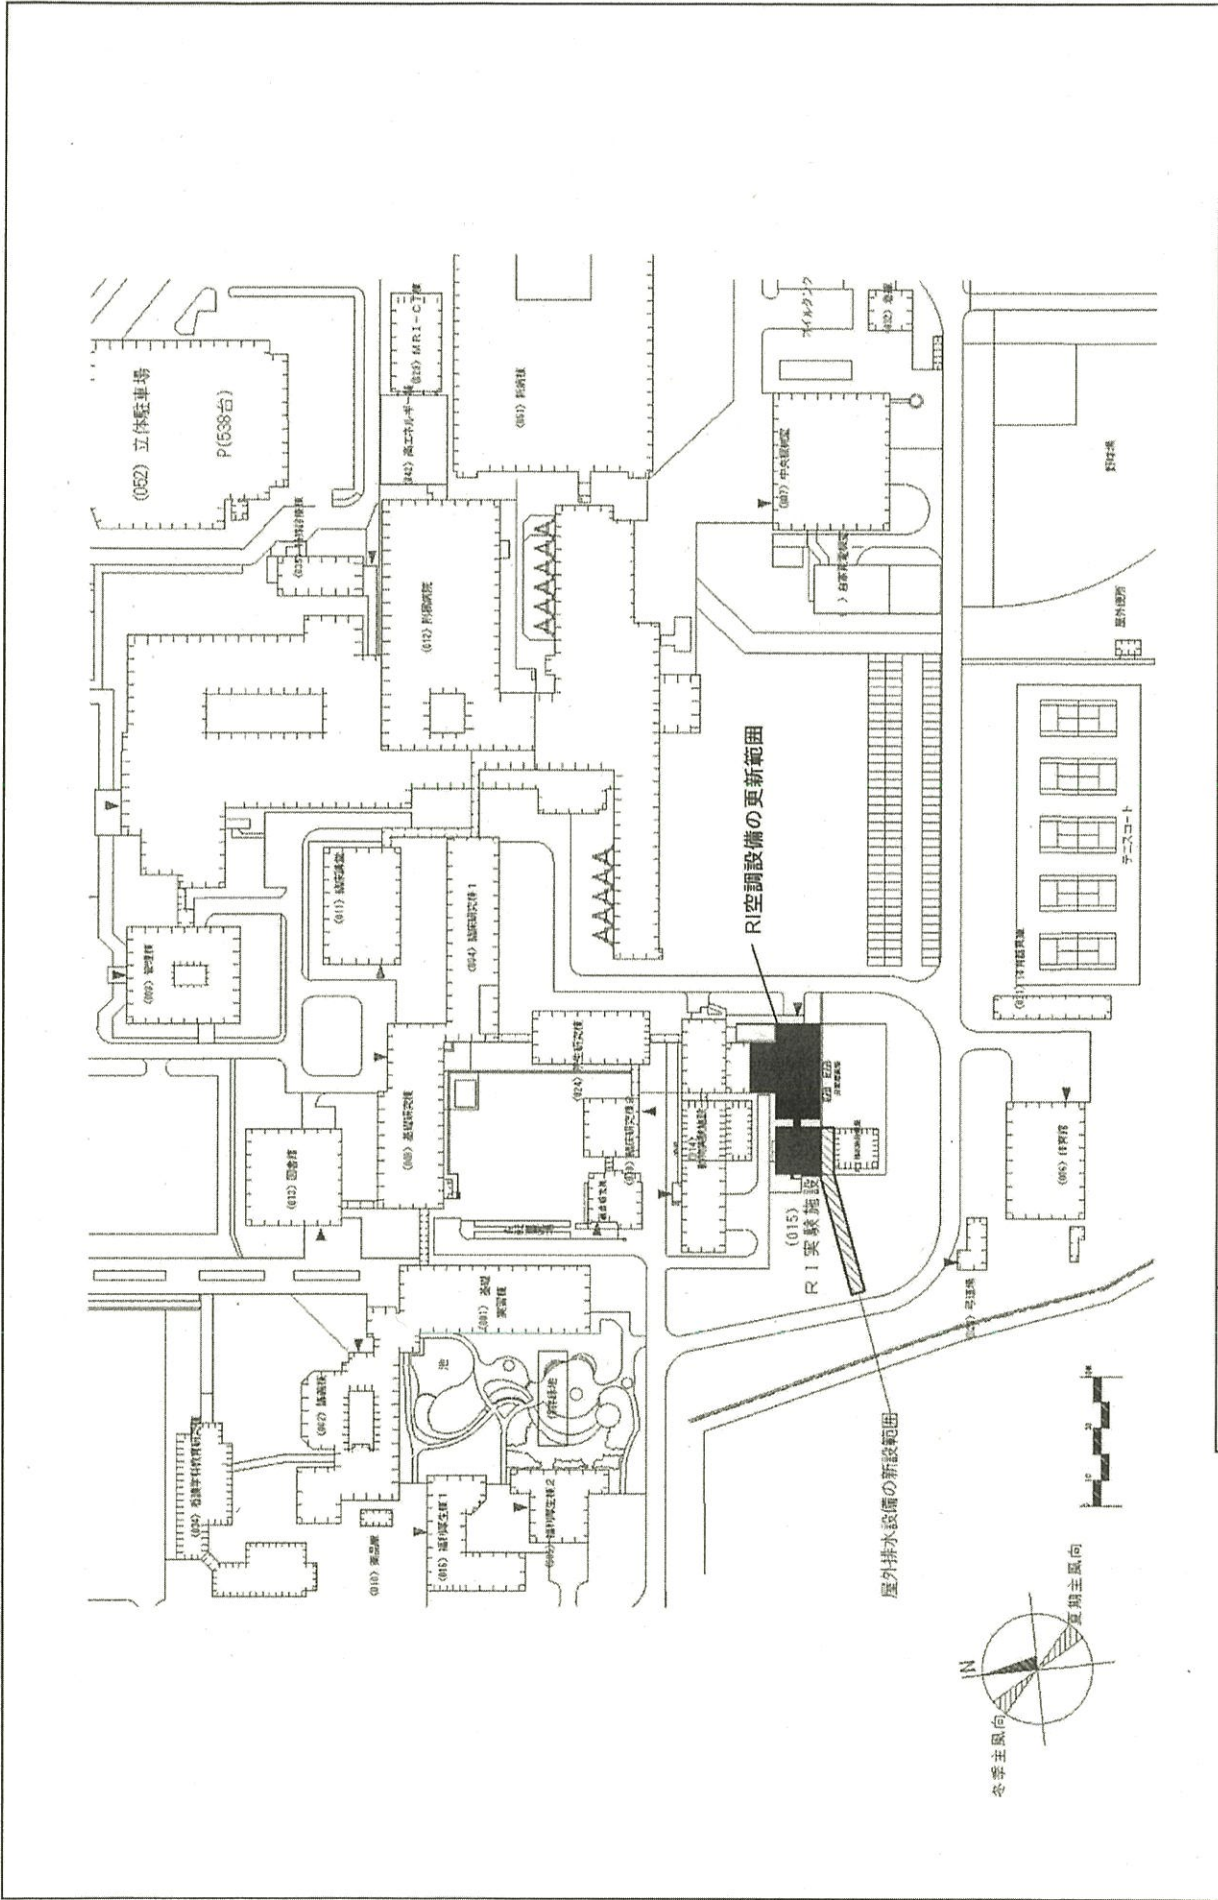


団地名	017 下河東	事業名	山梨大学(下河東)ライフライン再生(RI空調設備)	配置図	1/2000
-----	---------	-----	---------------------------	-----	--------




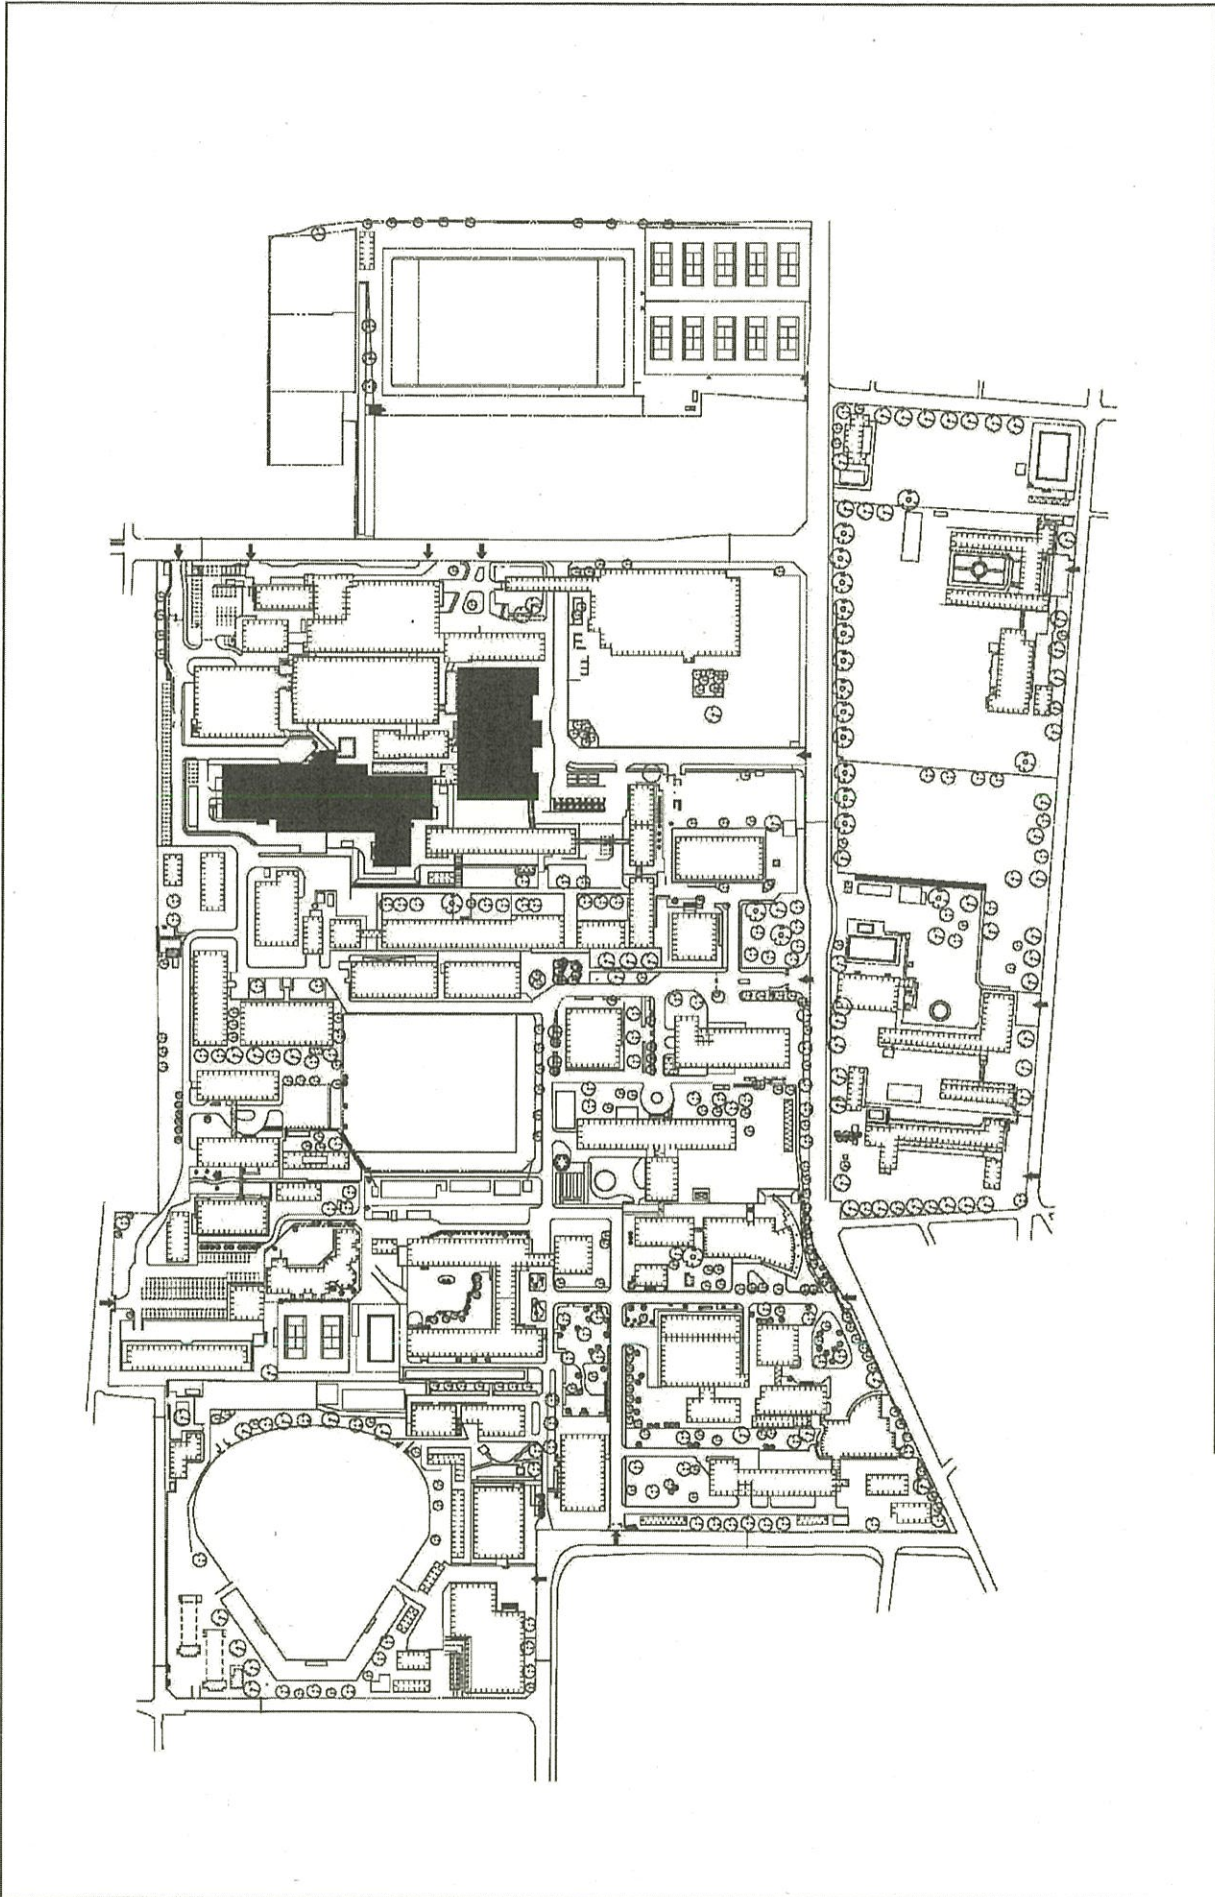


団地名	001 松本	事業名	信州大学(医病)病棟改修	配置図	1/2500
-----	--------	-----	--------------	-----	--------

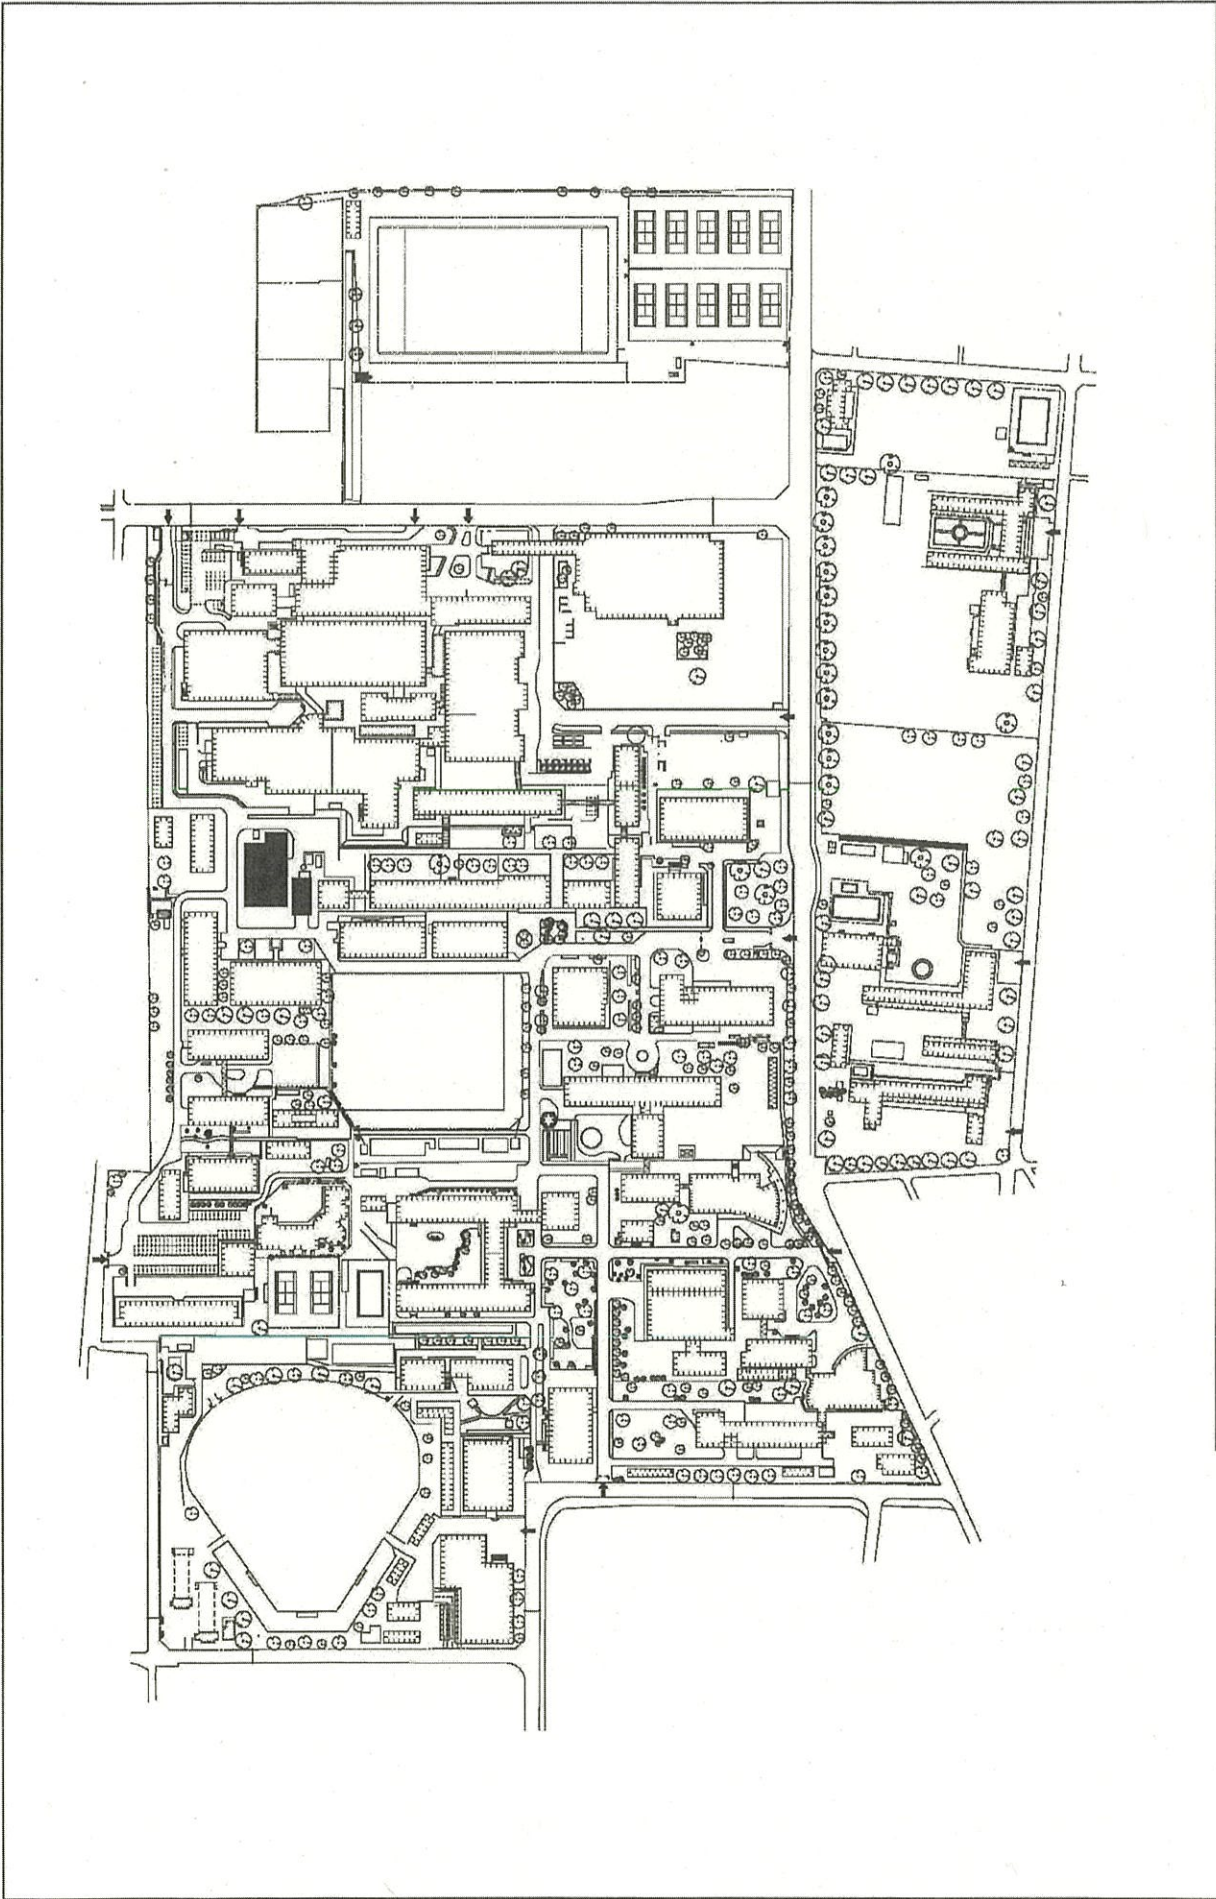


団地名	001 松本	事業名	信州大学(医病)ライフライン再生(自家発電設備)	配置図	1/2500
-----	--------	-----	--------------------------	-----	--------

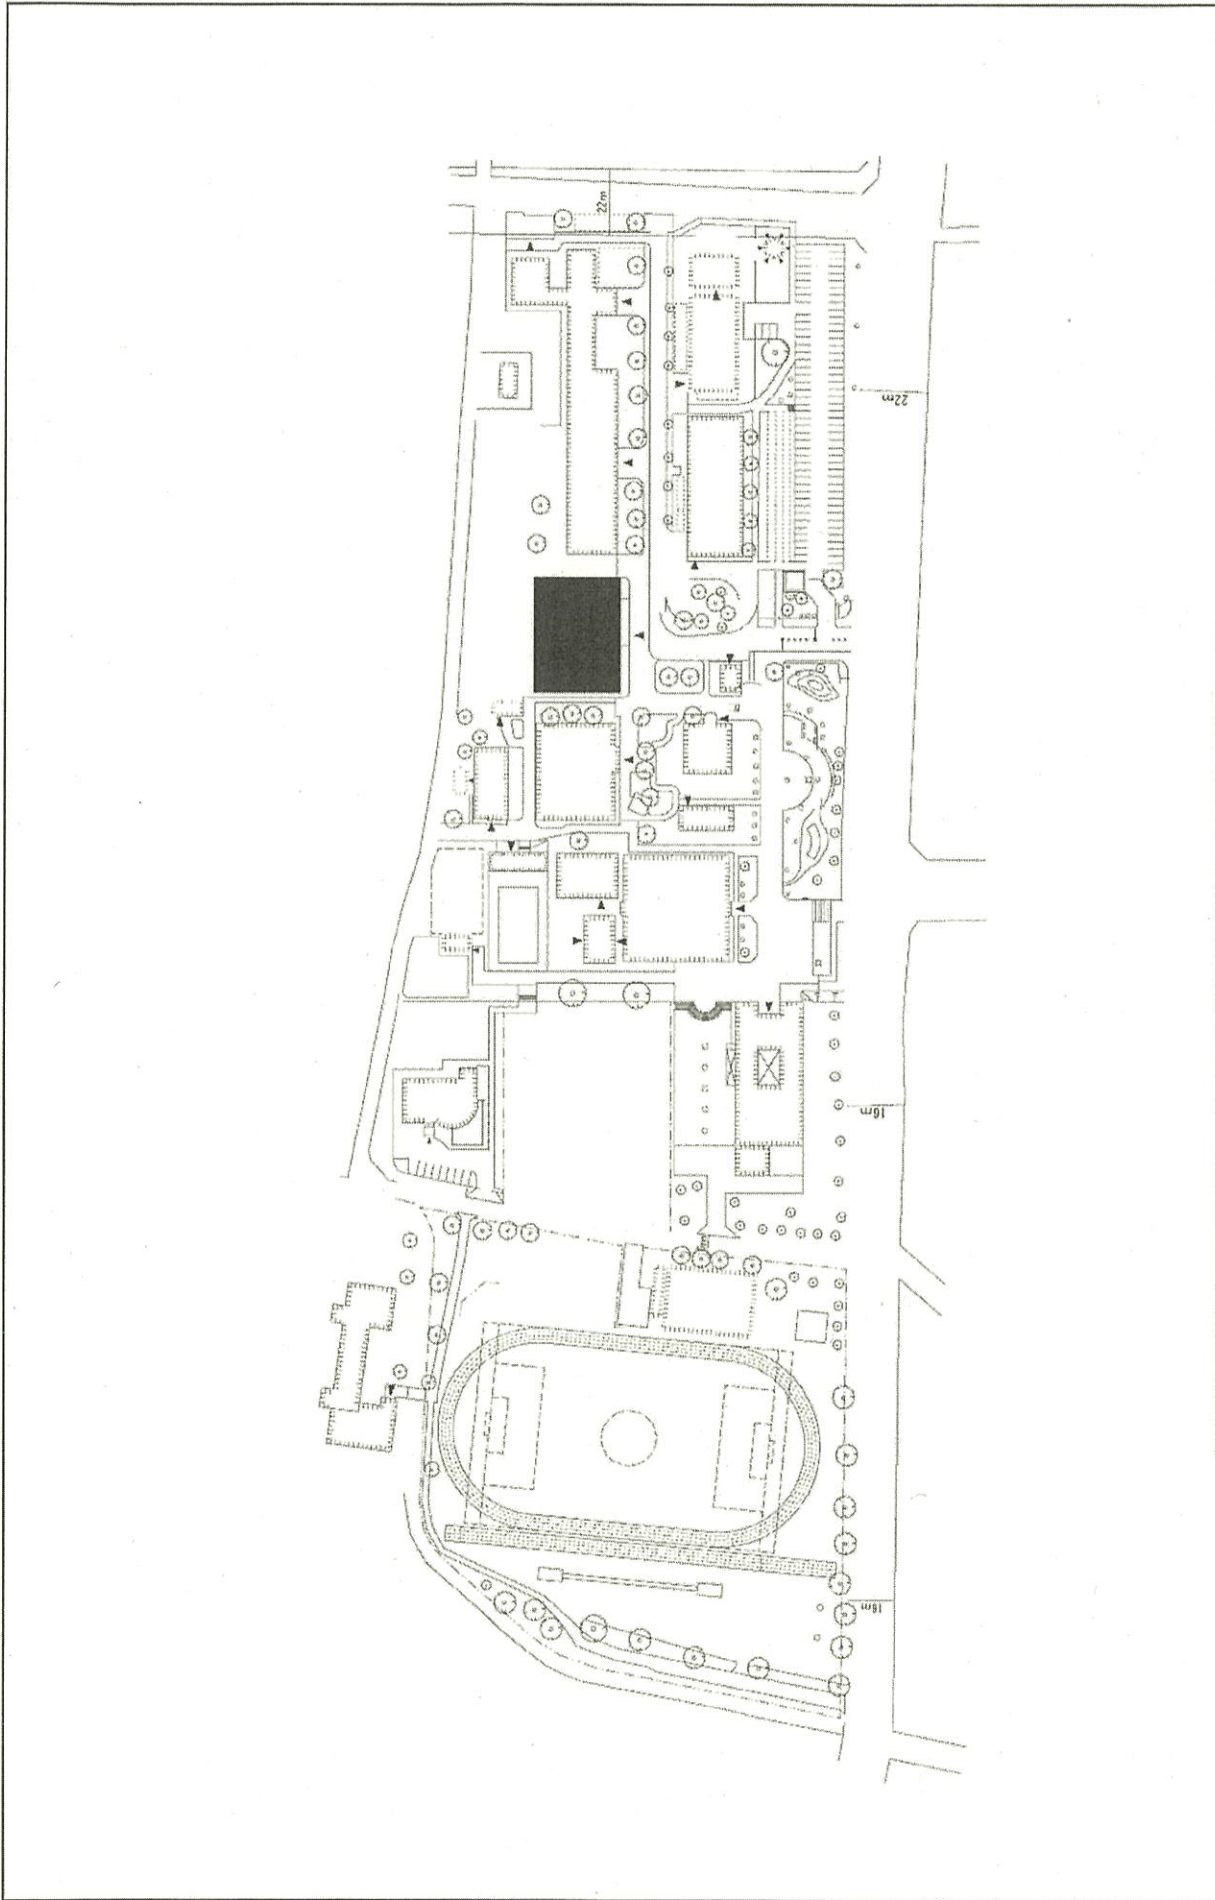

団 地 名 034 長野(教育)	事 業 名 信州大学(長野)図書館改修	配 置 図 1/1500
---------------------	------------------------	-----------------

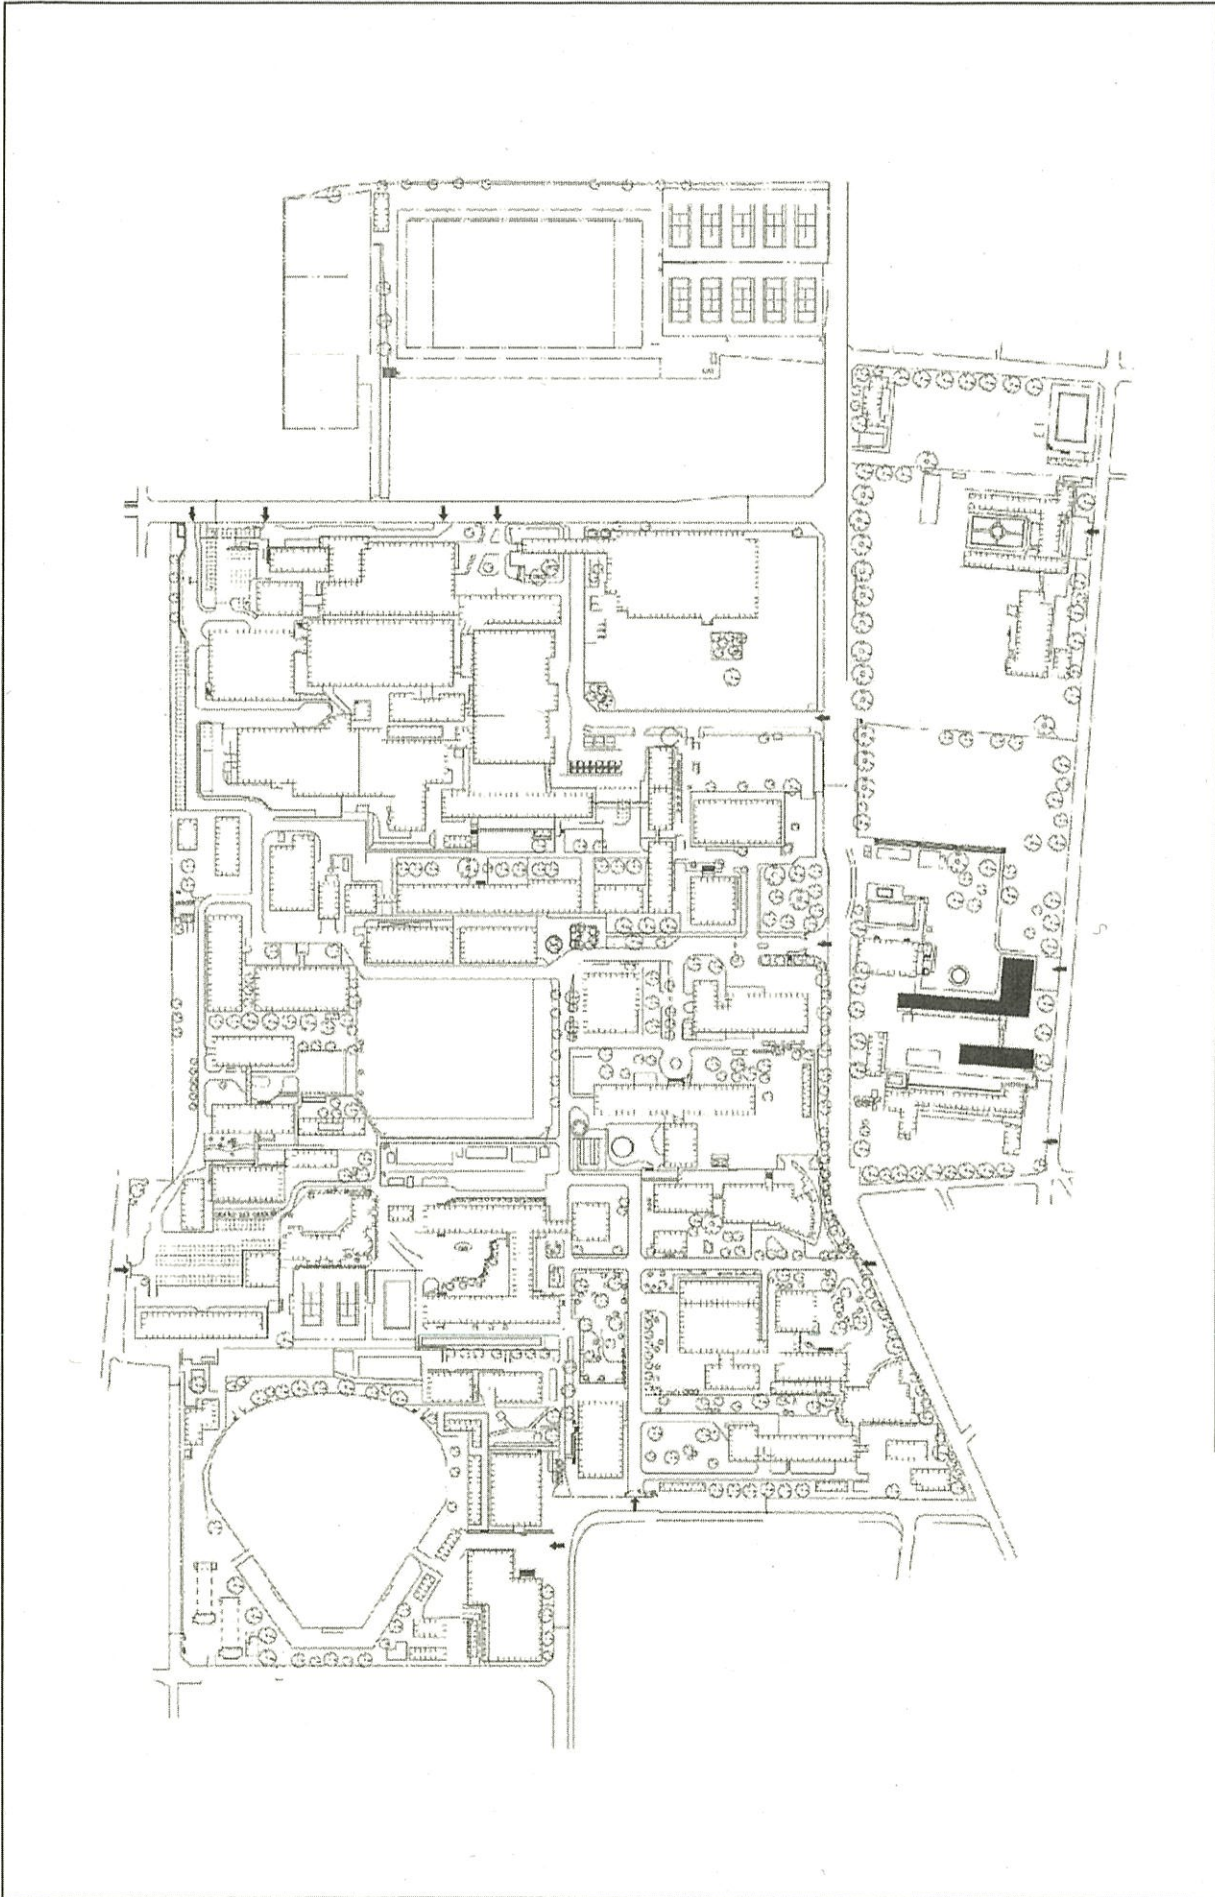

団地名	001 松本	事業名	信州大学(松本(附小))校舎改修	配置図	1/2500
-----	--------	-----	------------------	-----	--------

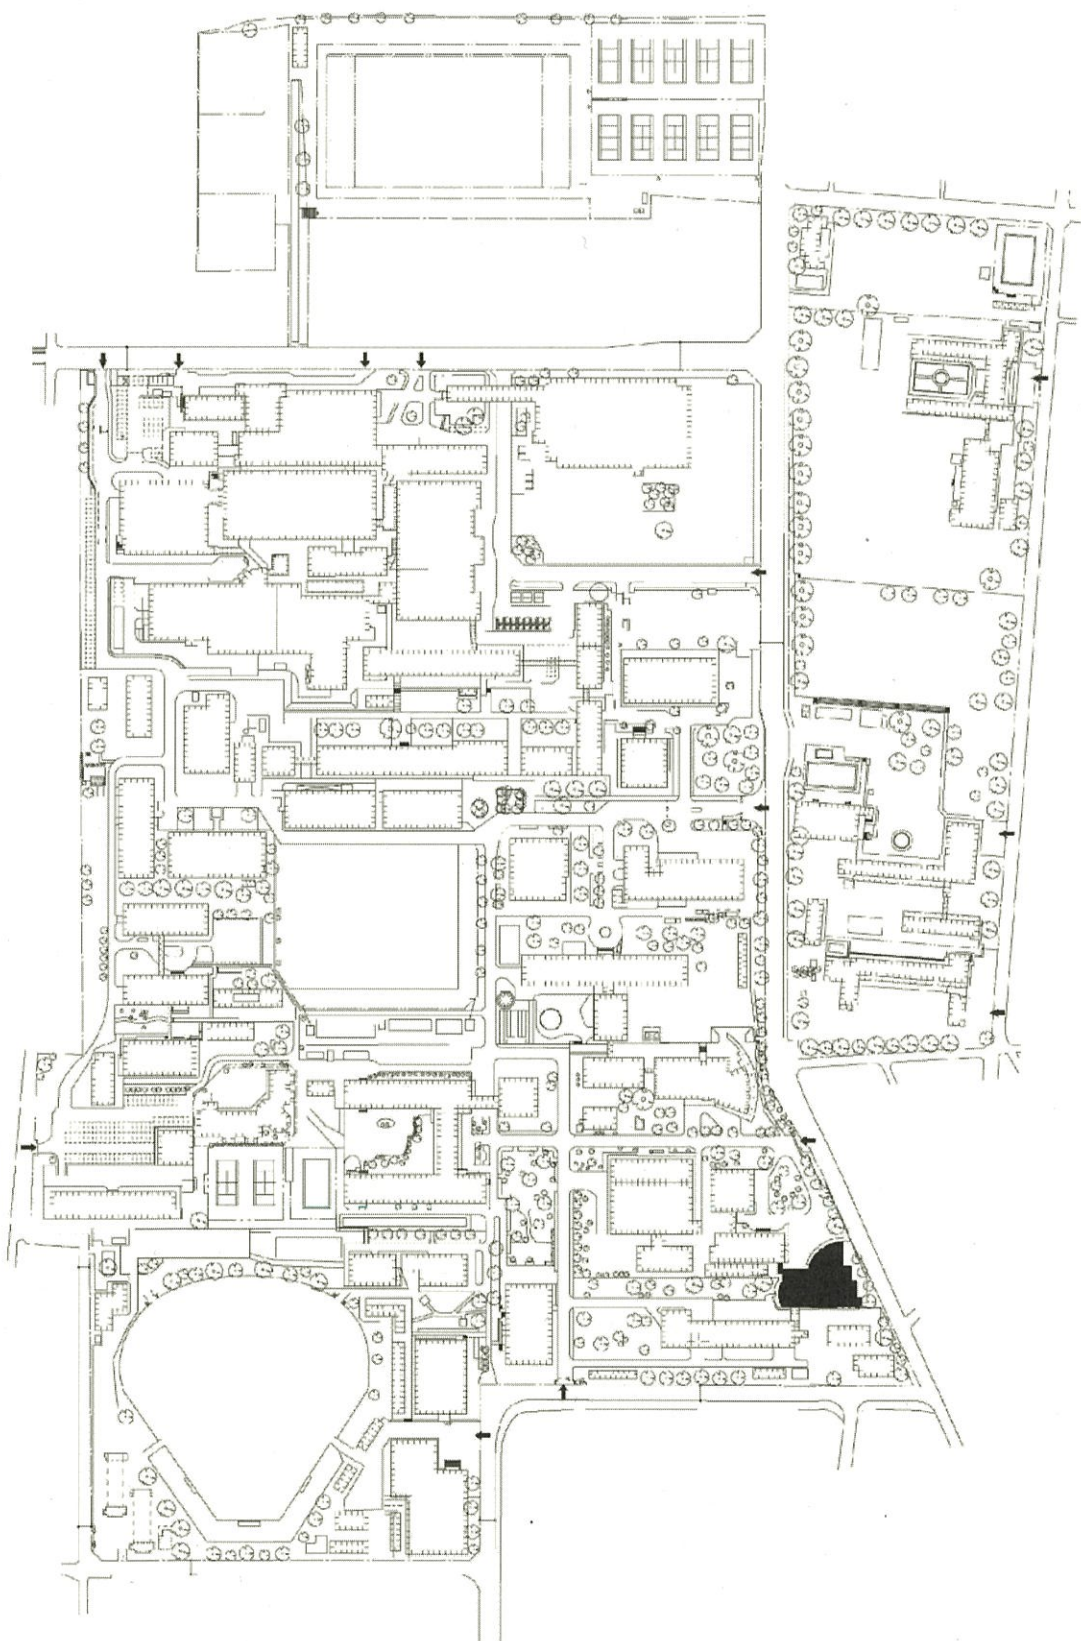

団地名


001 松本

事業名

信州大学(松本)長寿命化促進事業


配置図

1/2500


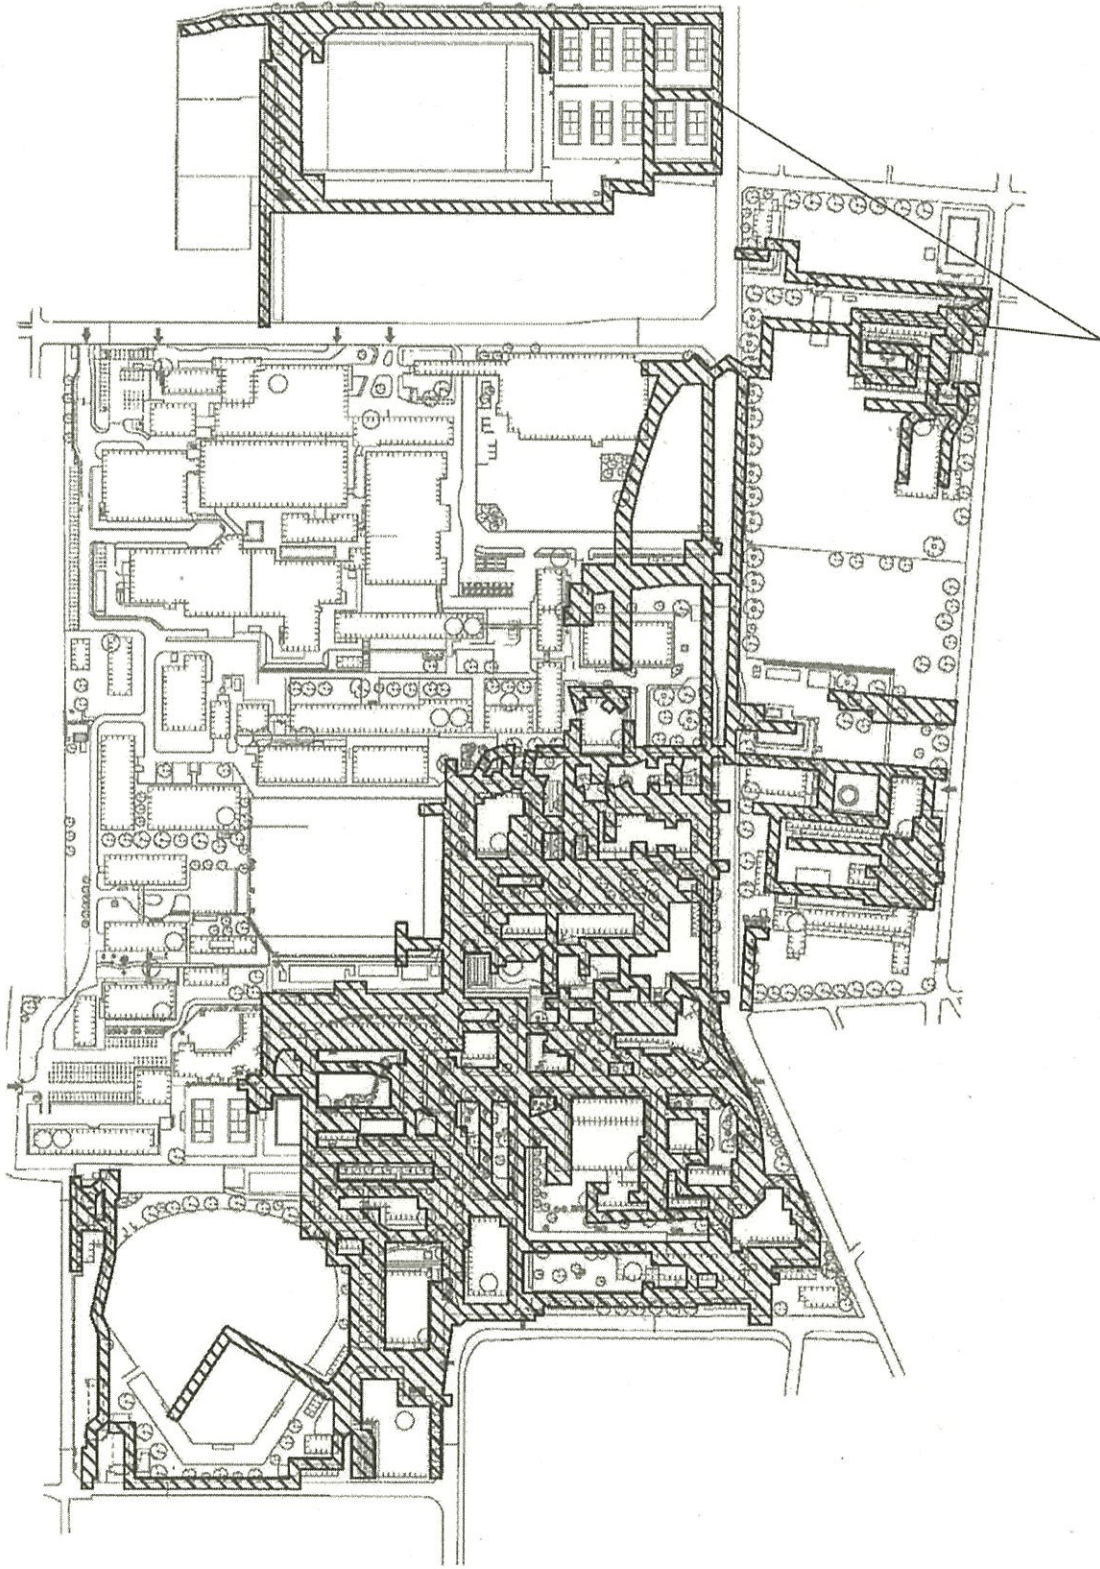


屋外給排水管等の更新範囲

団地名	001 松本	事業名	信州大学(松本)ライフライン再生(給排水設備)	配置図	1/2500
-----	--------	-----	-------------------------	-----	--------

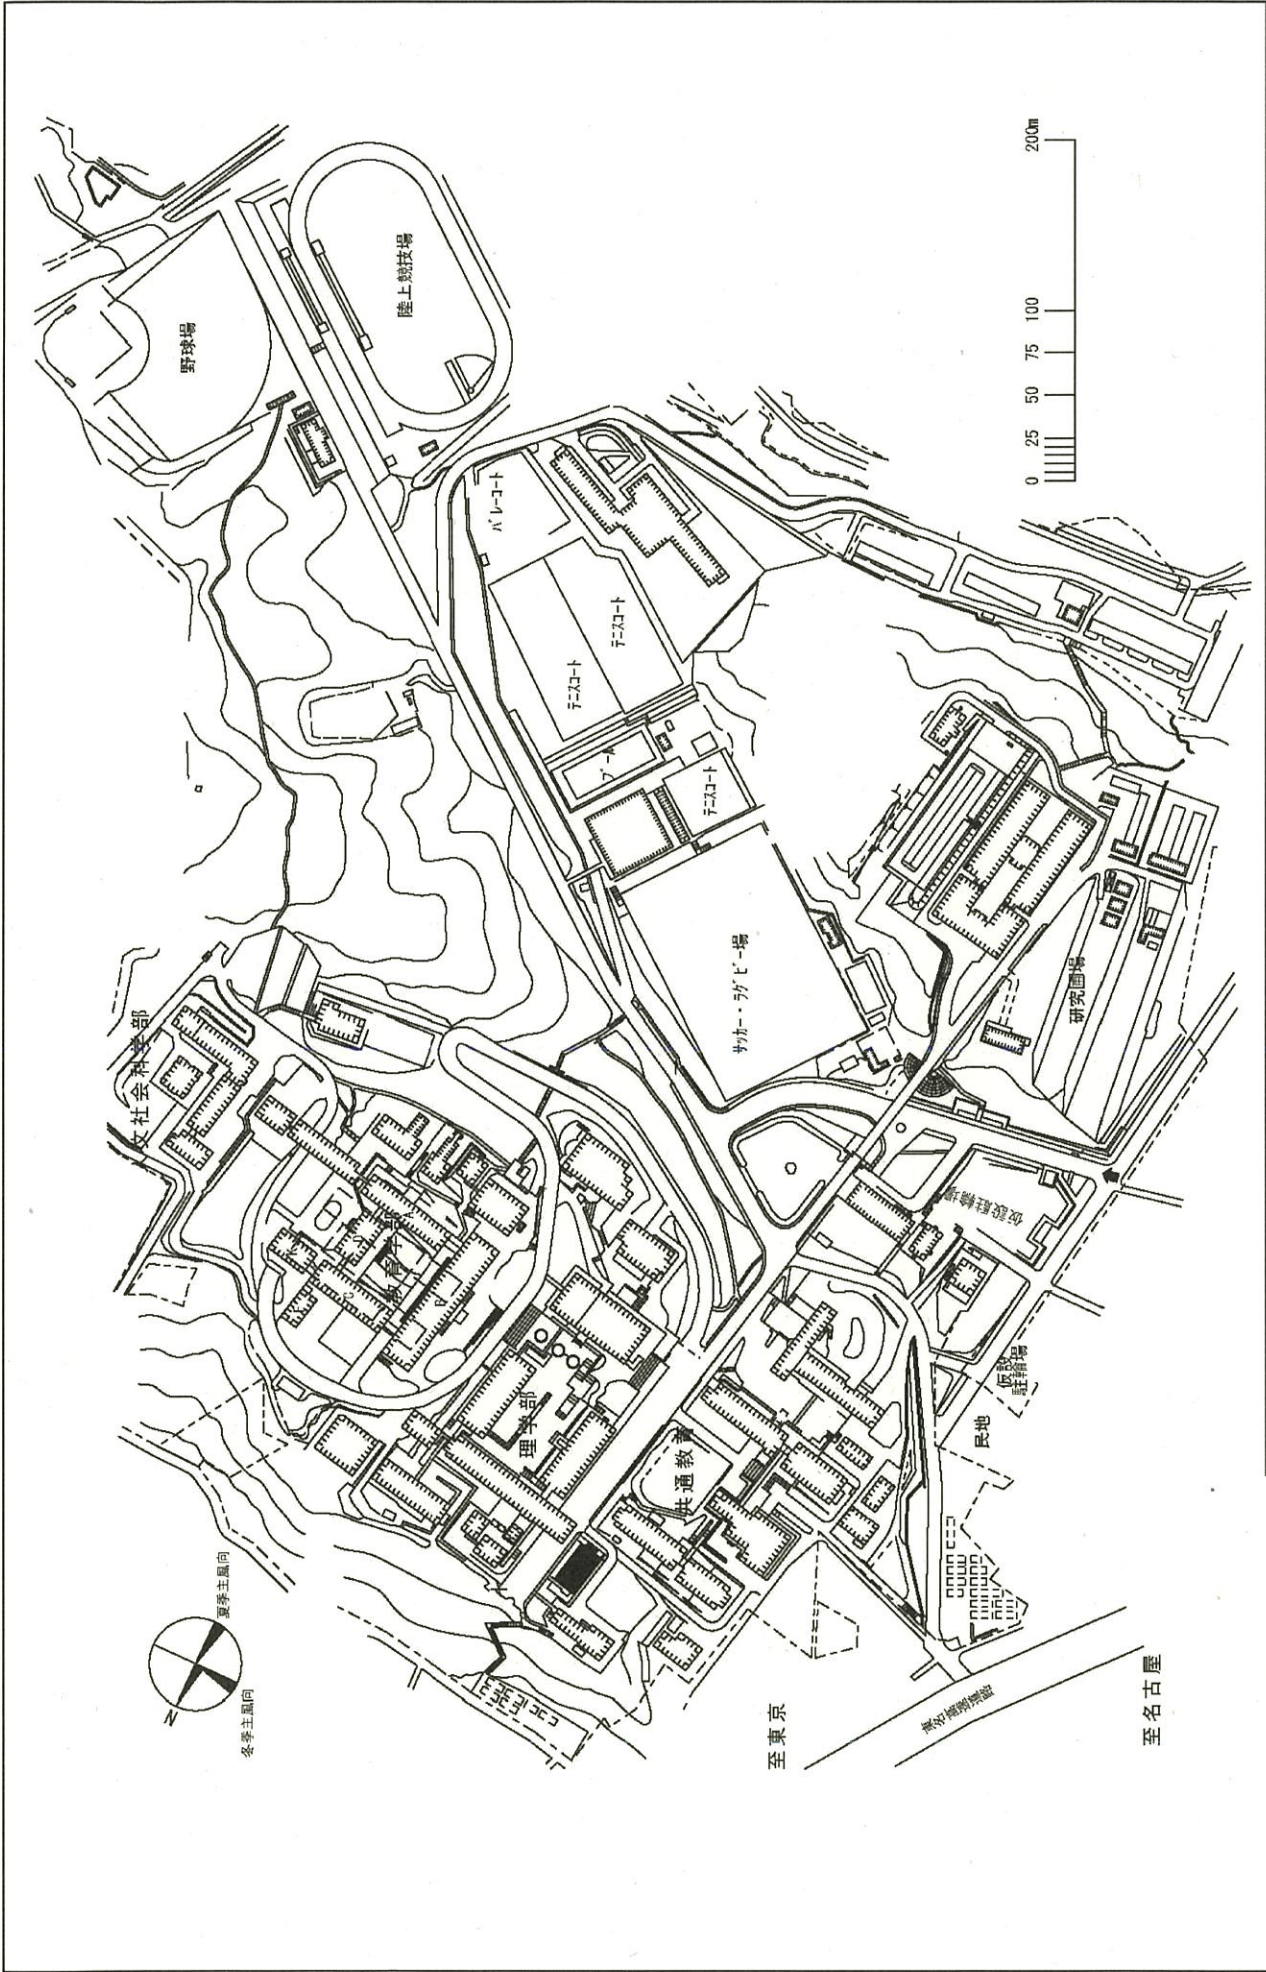

団地名	001 大谷	事業名	静岡大学(大谷他)長寿命化促進事業	配置図	1/4000
-----	--------	-----	-------------------	-----	--------

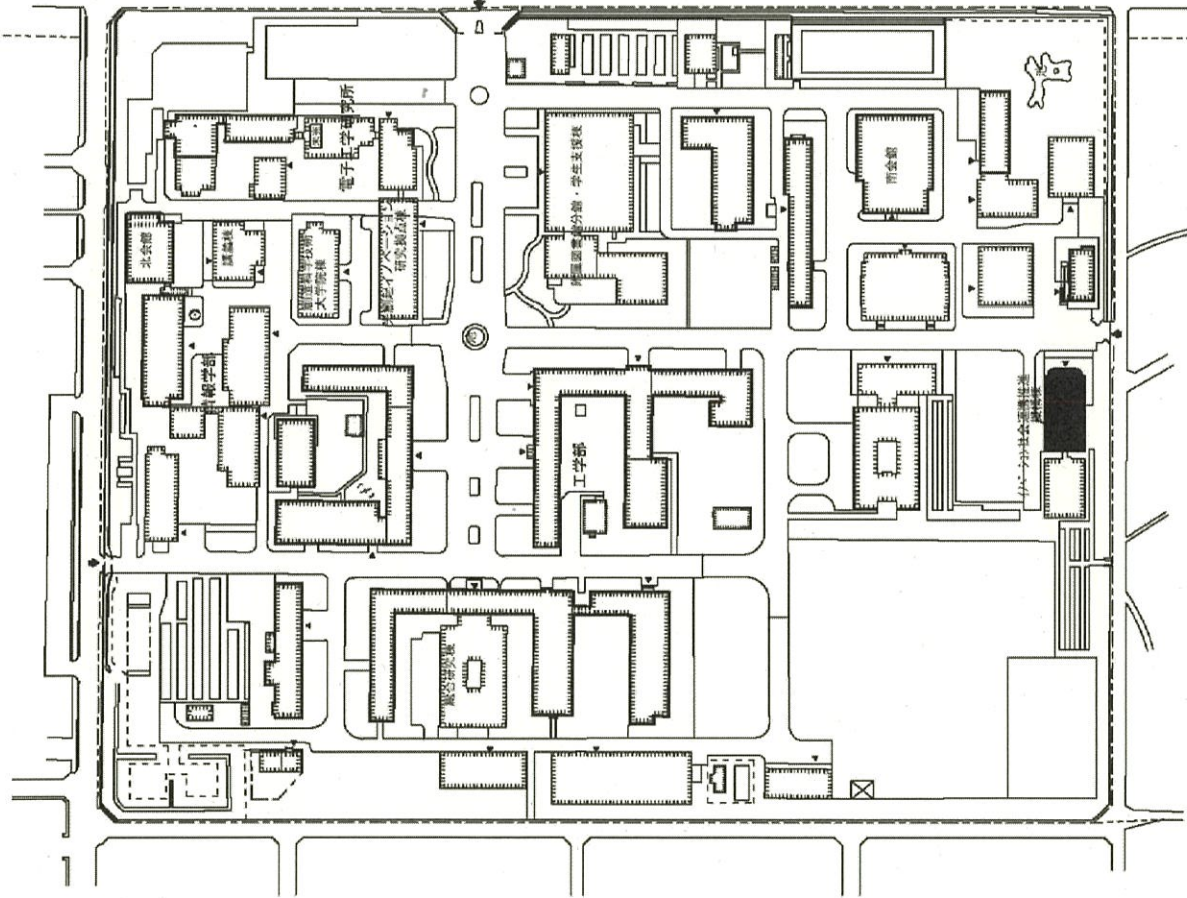 

団地名

010 城北


事業名

静岡大学(大谷他)長寿命化促進事業


配置図

1/2500




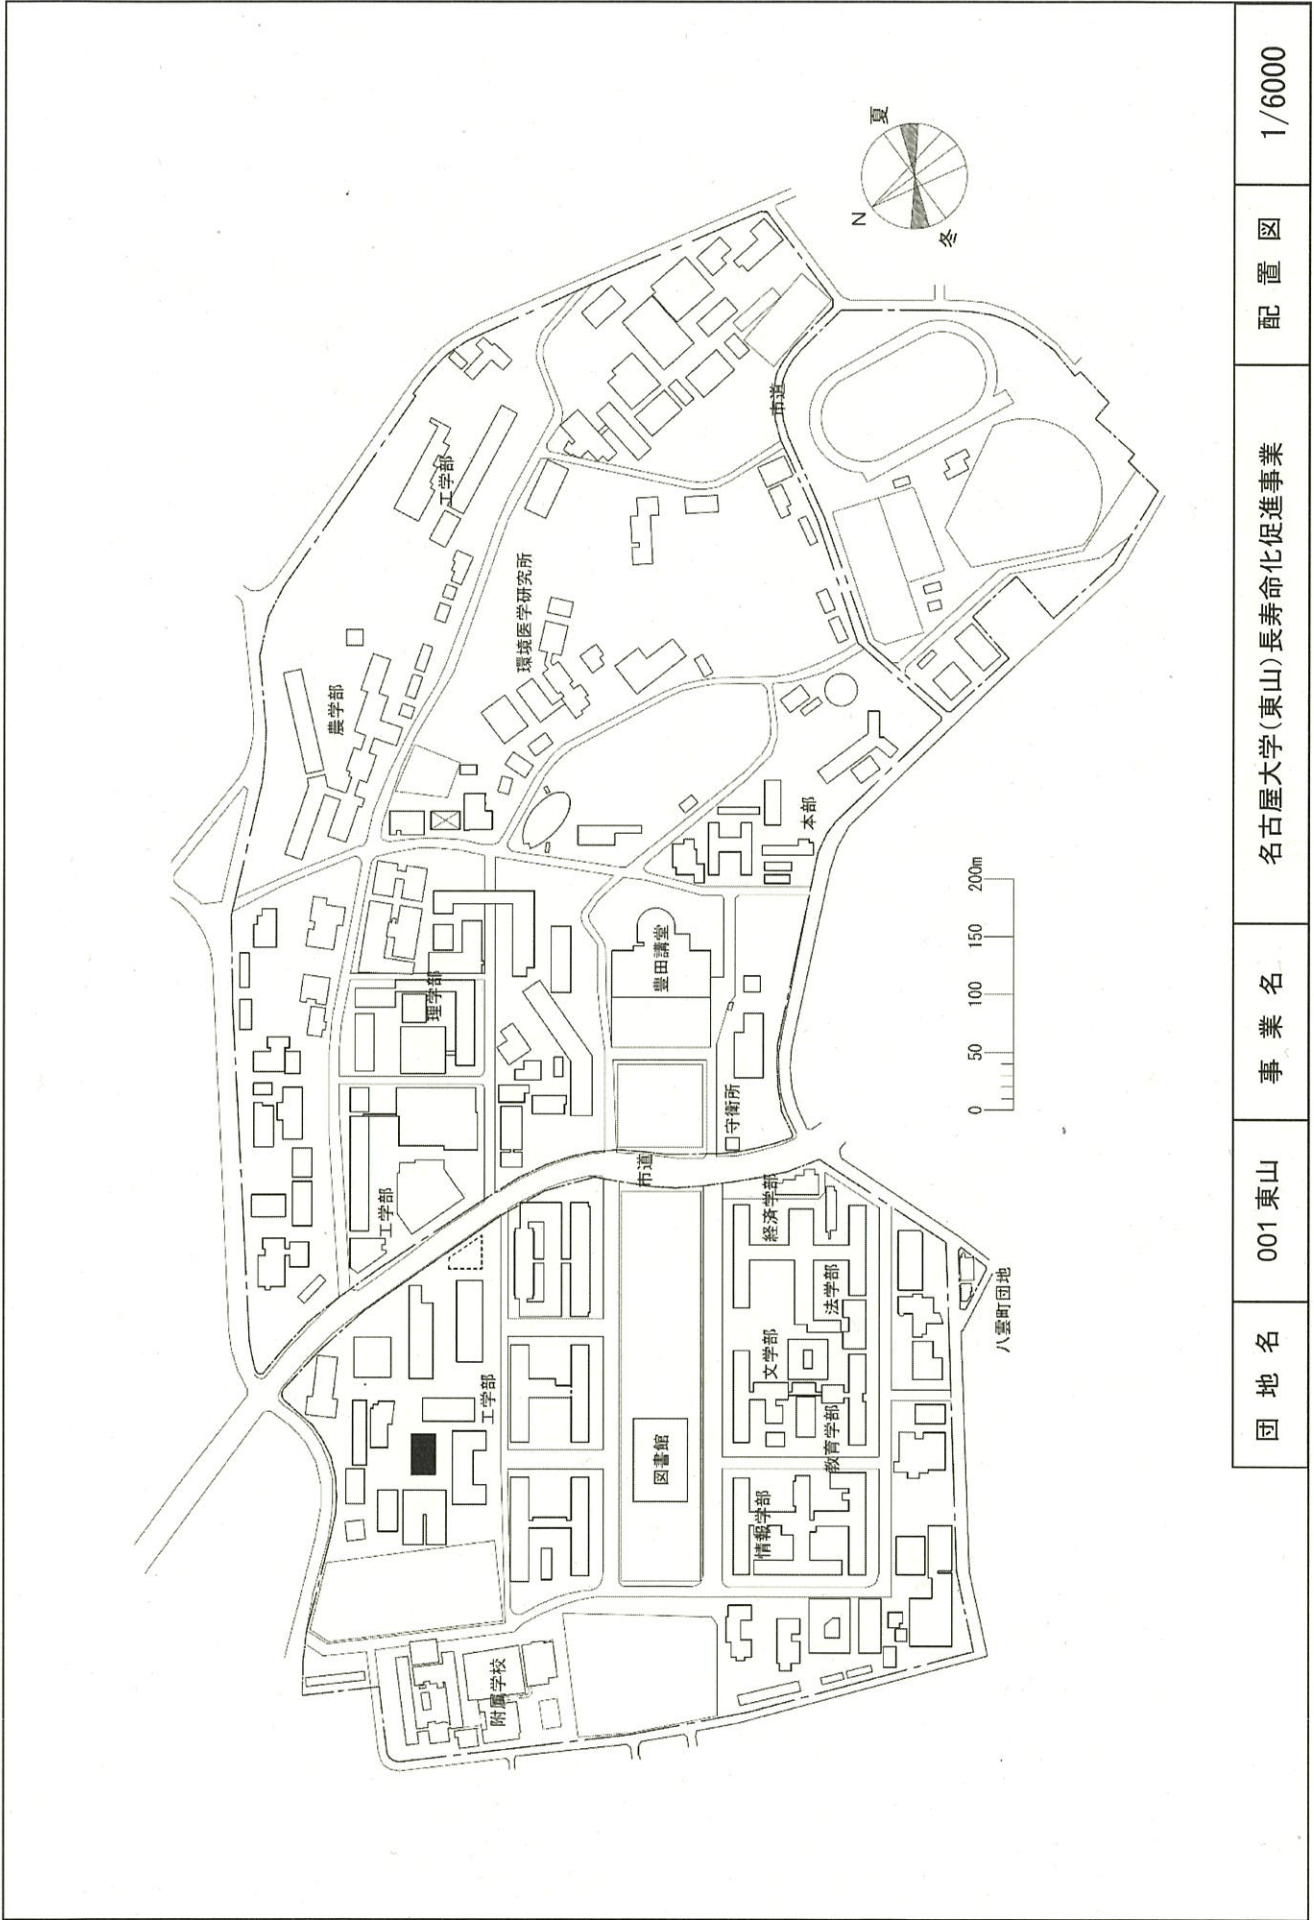

団地名	001 東山	事業名	名古屋大学(東山)長寿命化促進事業	配置図	1/6000
-----	--------	-----	-------------------	-----	--------

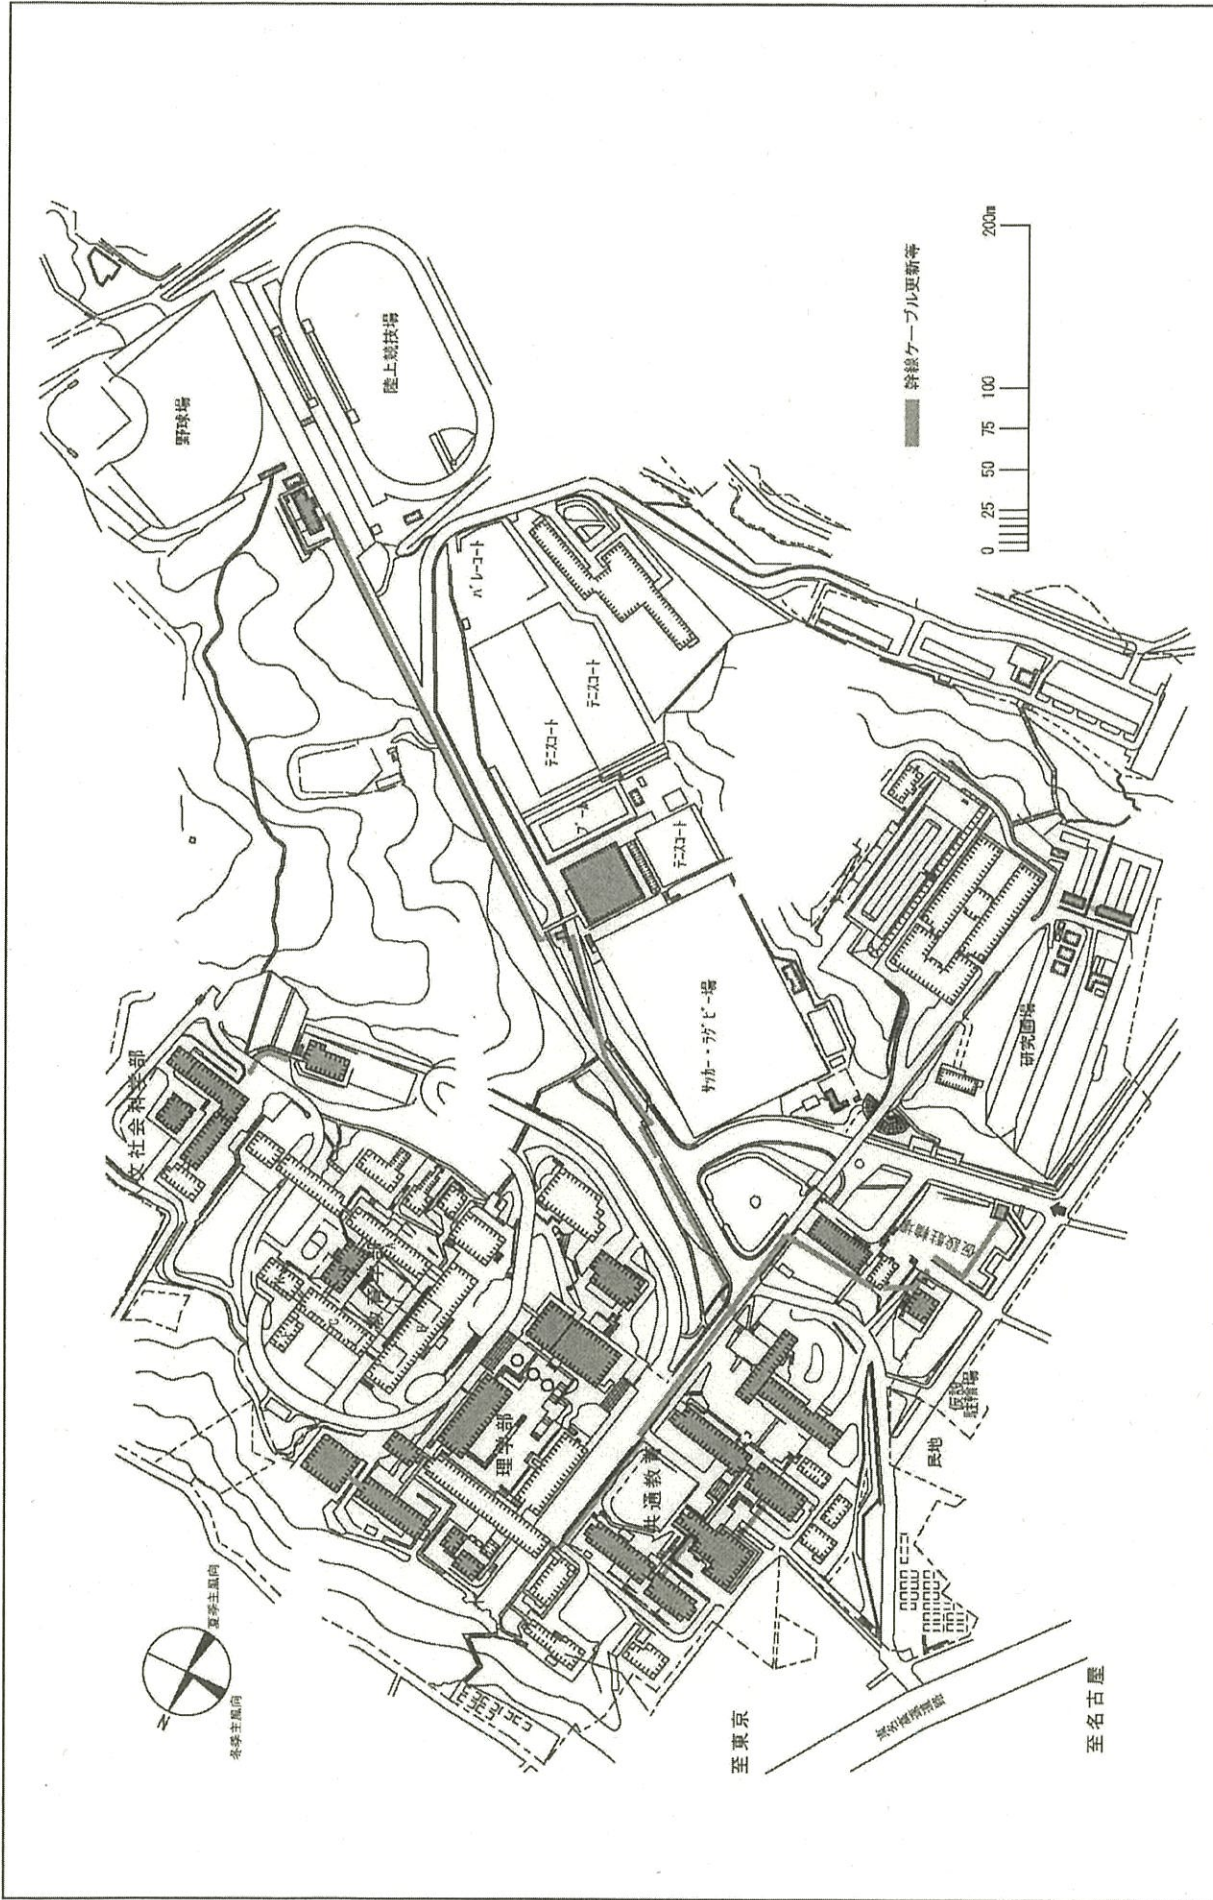

団地名	001 大谷	事業名	静岡大学(大谷)ライフライン再生II(電気設備)	配置図	1/4,000
-----	--------	-----	--------------------------	-----	---------

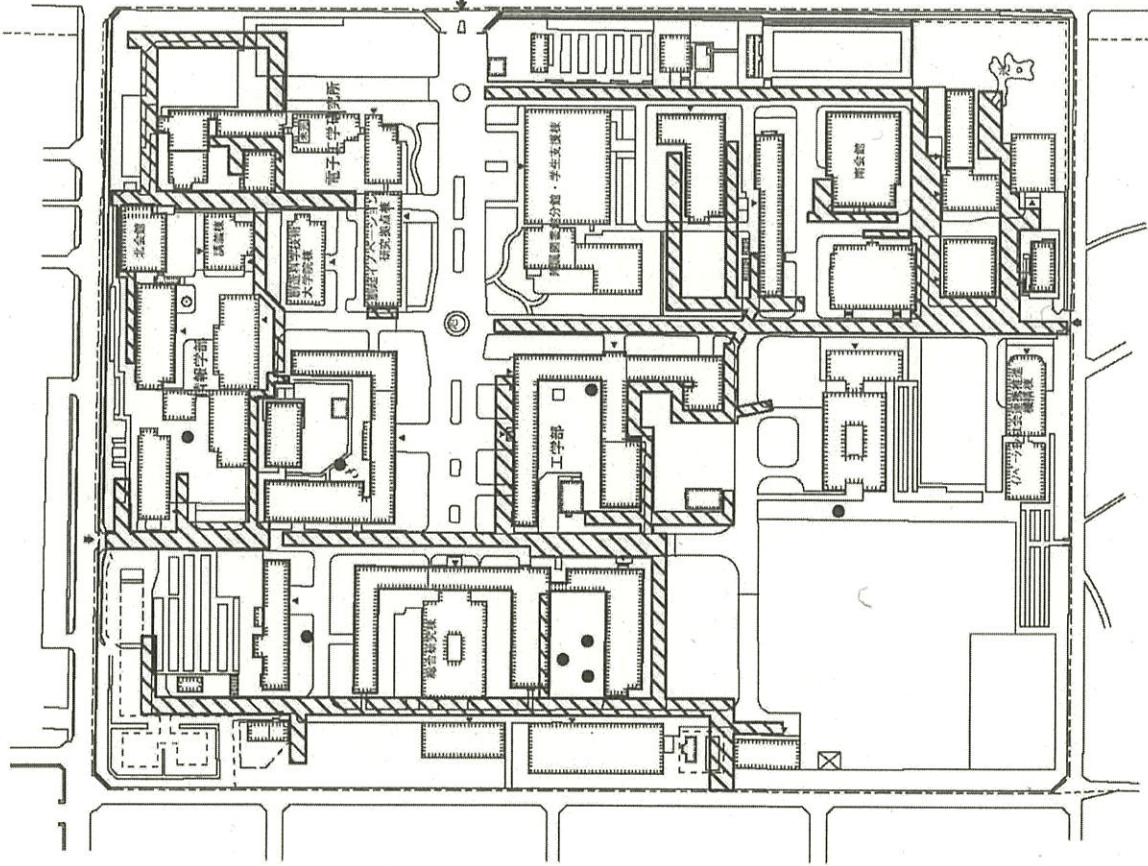

屋外給水管及び屋外排水管の更新等

緊急遮断弁設置



団地名


010 城北

事業名



静岡大学(城北)ライフライン再生(給排水設備)

配置図

1/2,500

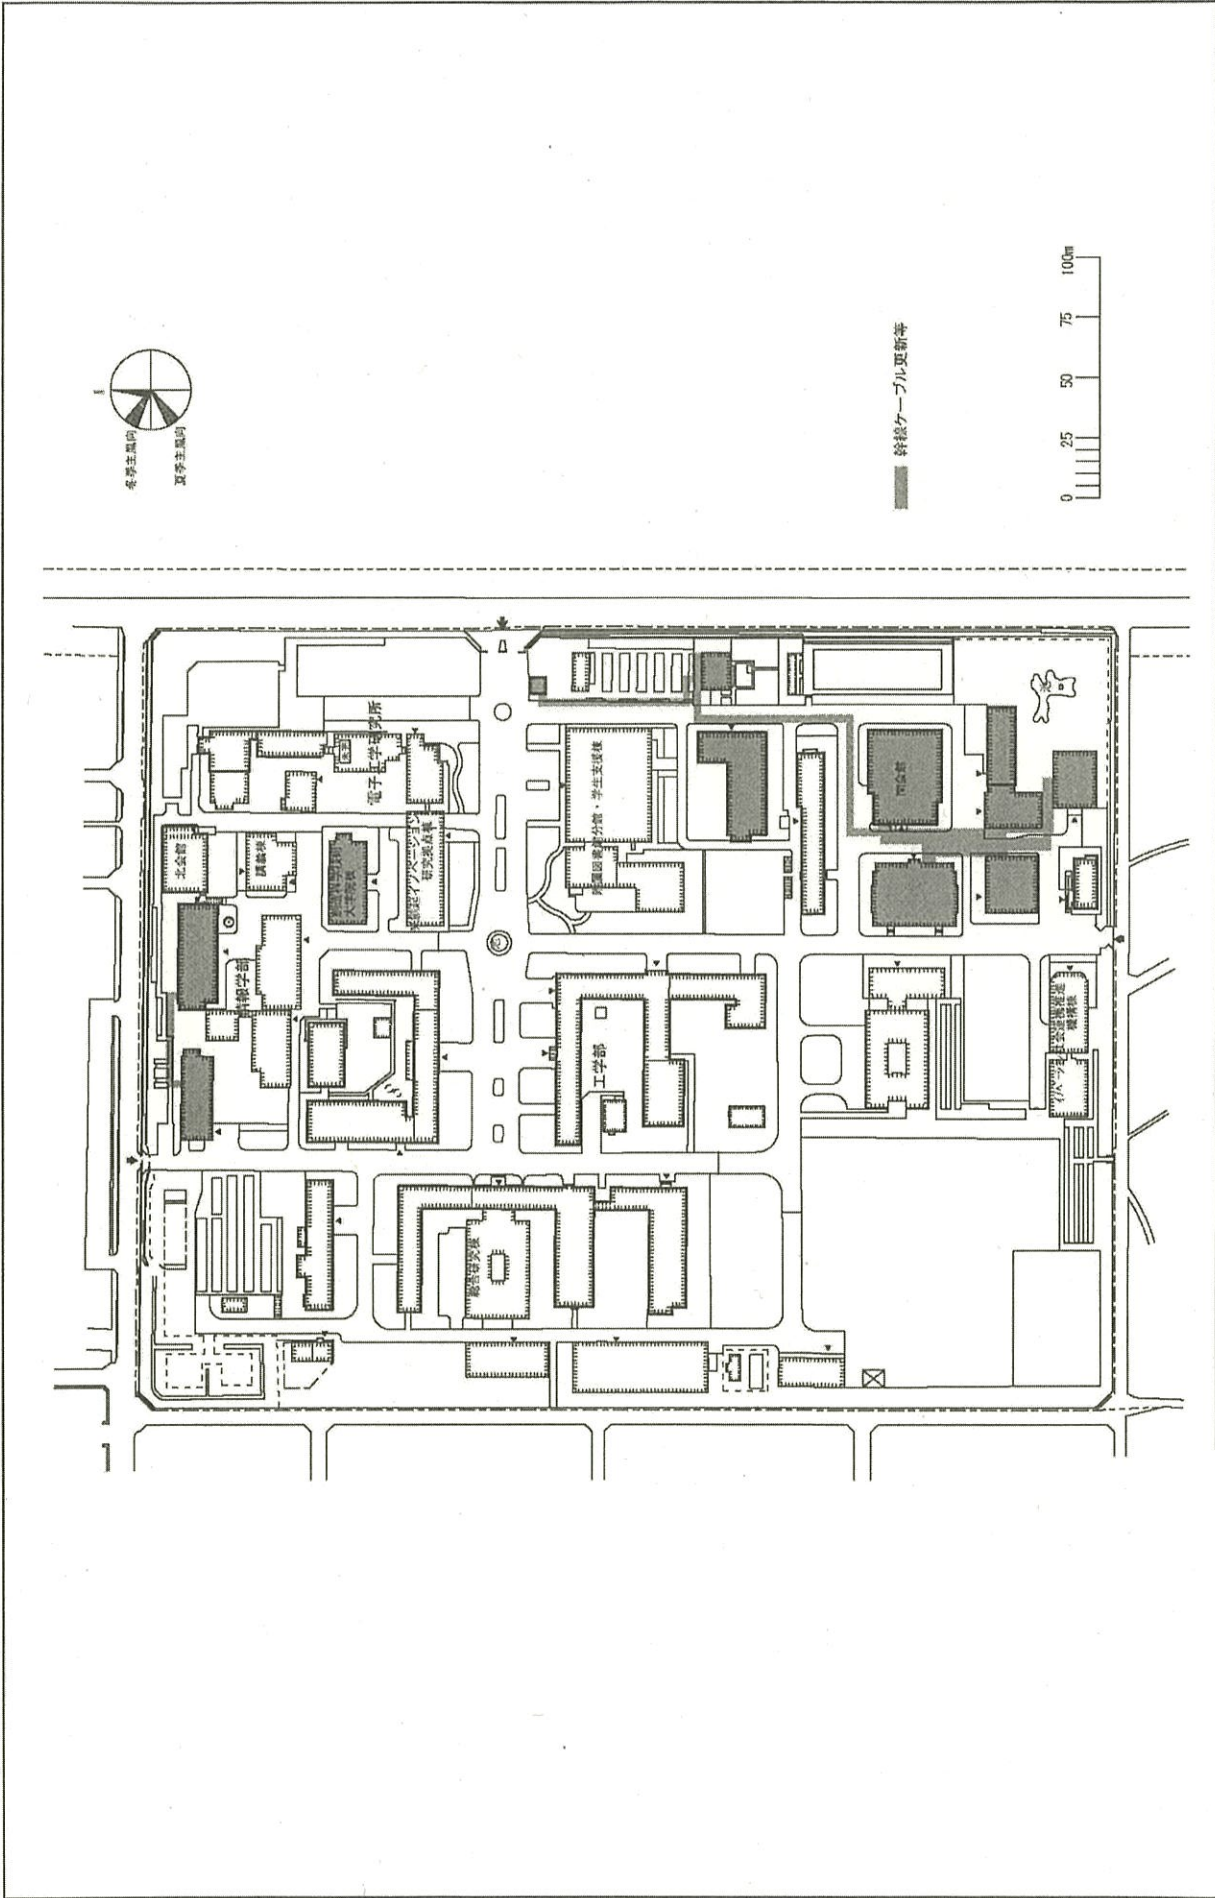

団地名	010 城北	事業名	静岡大学(城北)ライフライン再生(電気設備)	配置図	1/2,500
-----	--------	-----	------------------------	-----	---------

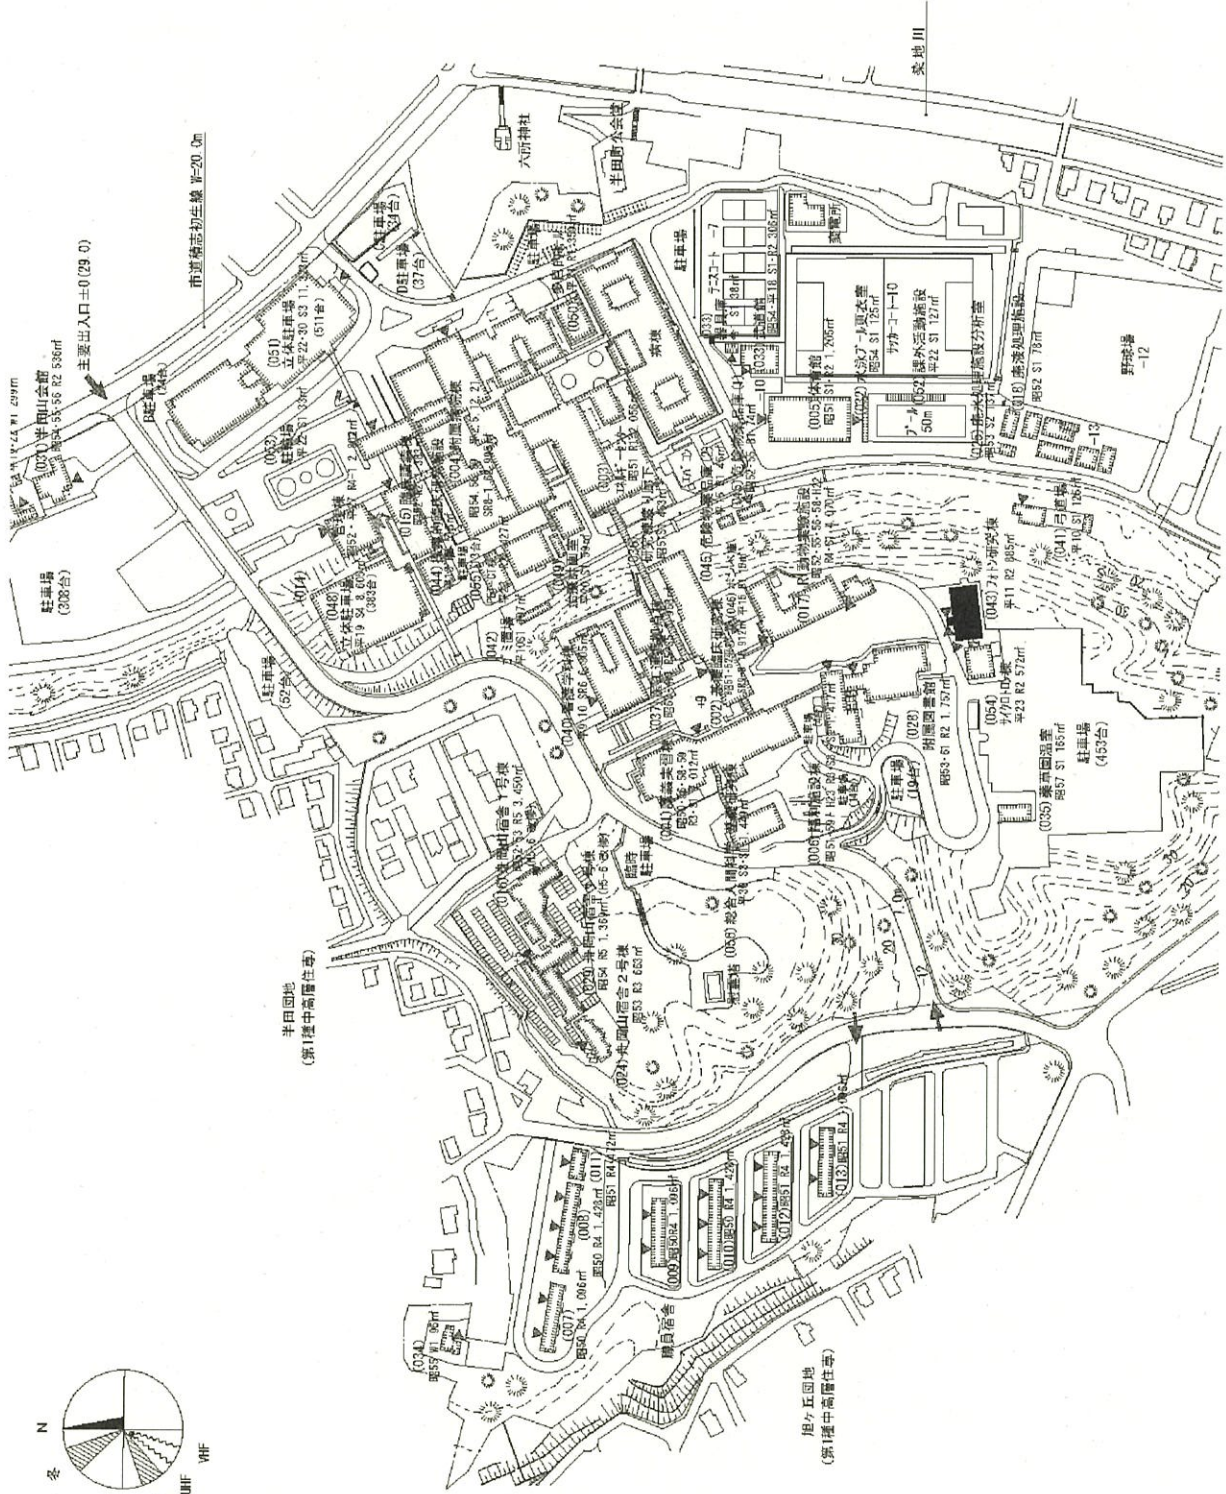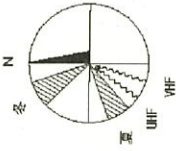


半田

事業名


浜松医科大学(半田)長寿命化促進事業

配置図


1/4000

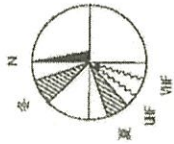

RI排水処理設備等更新範囲

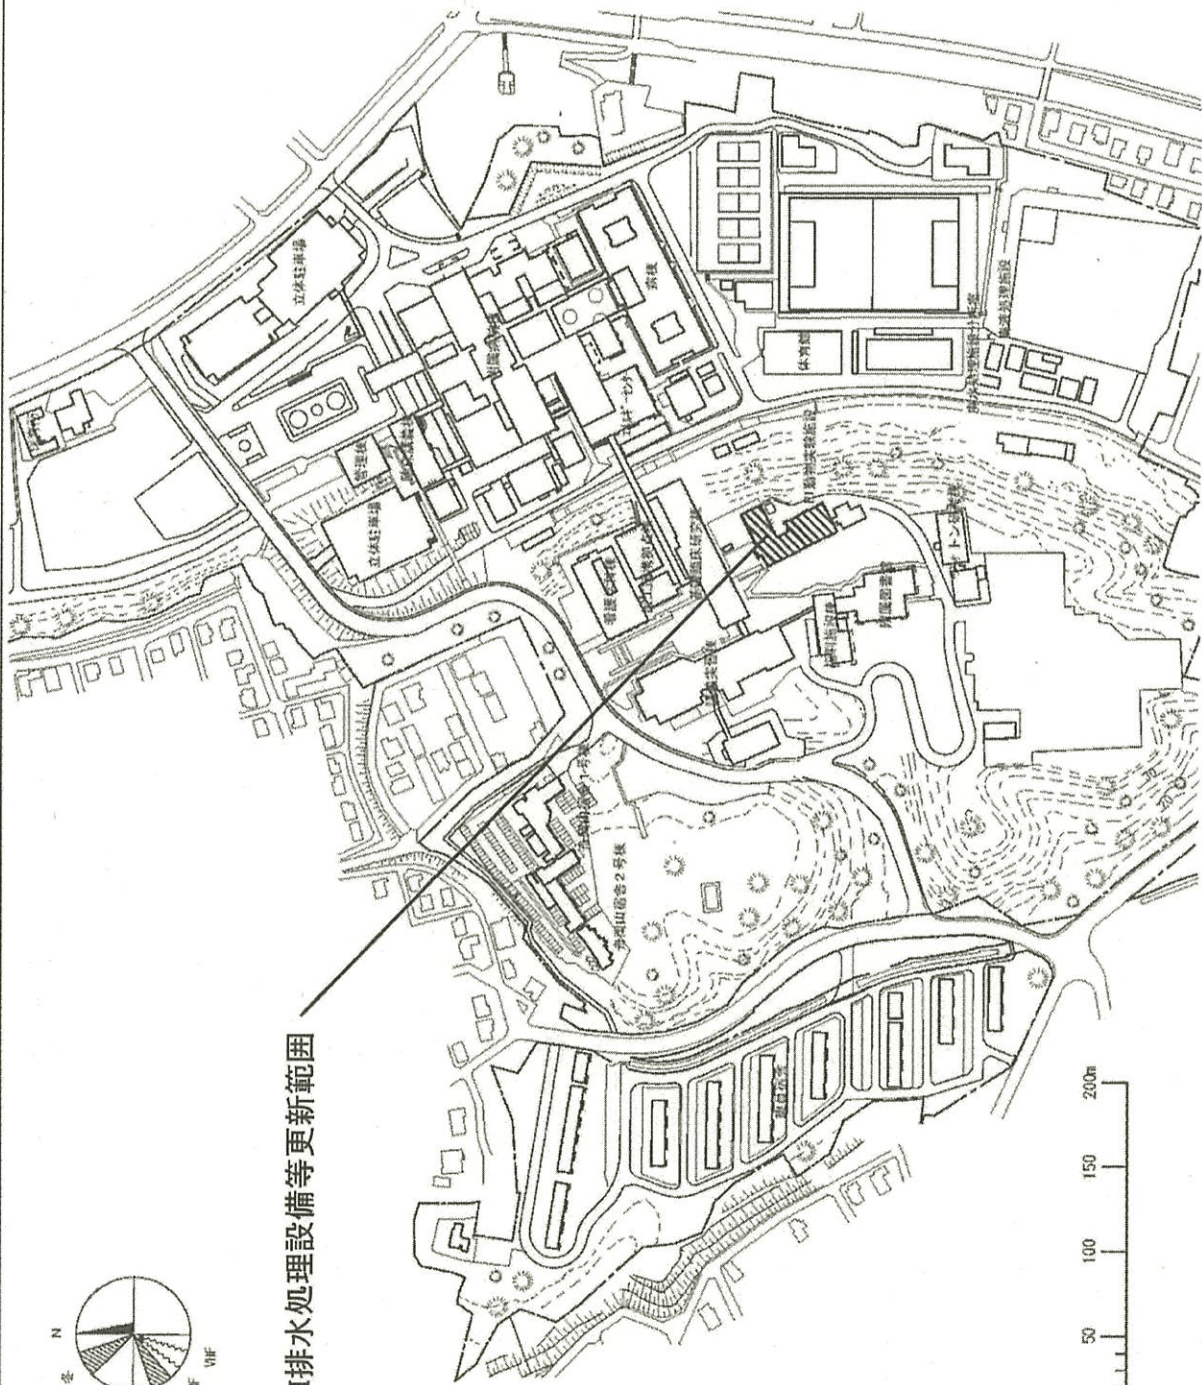

団地名	001 半田	事業名	浜松医科大学(半田)ライフライン再生 (RI排水処理設備等)	配置図	1/4,000
-----	--------	-----	-----------------------------------	-----	---------

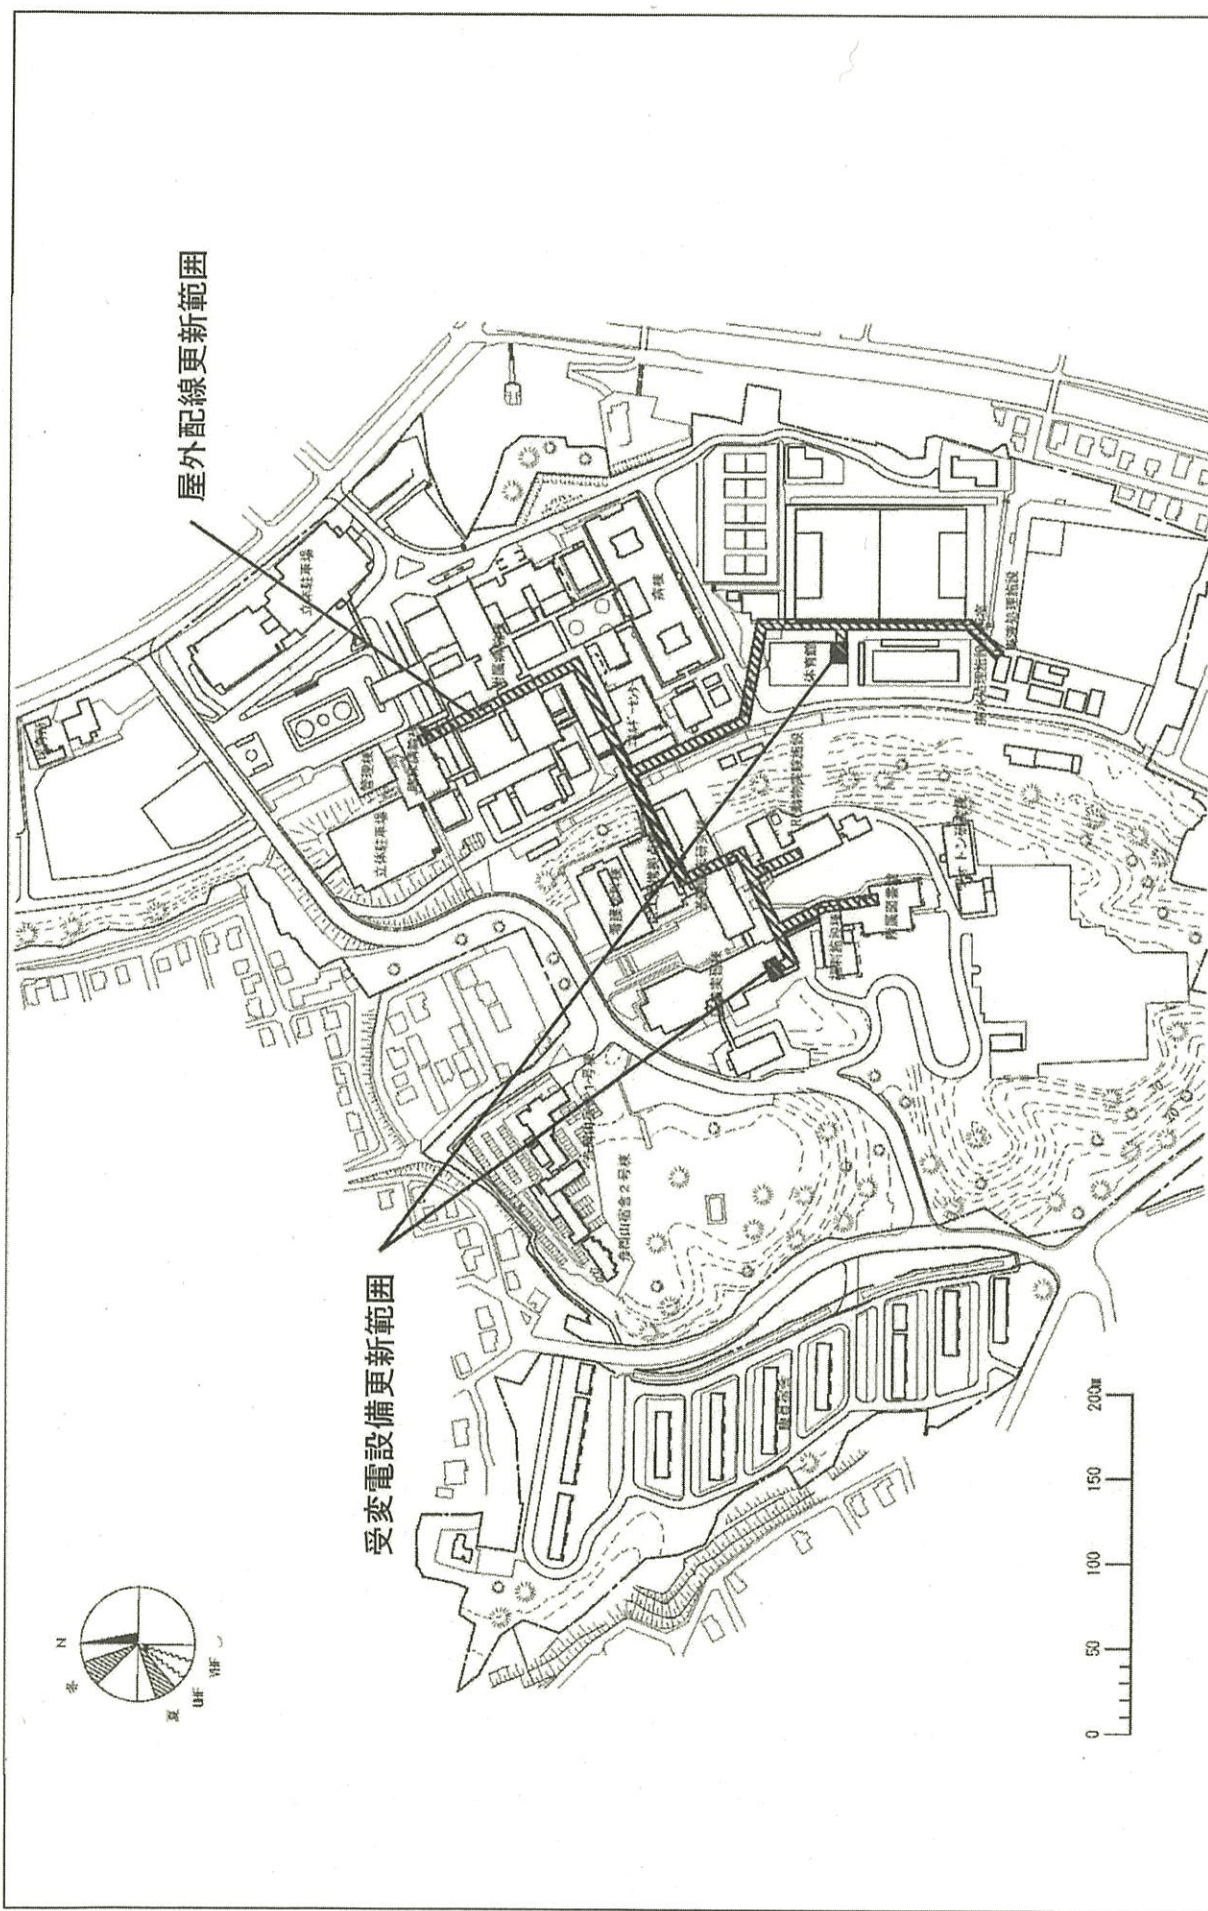

1/4,000


配置図

浜松医科大学(半田)ライフライン再生(電気設備)

事業名

001 半田

団地名

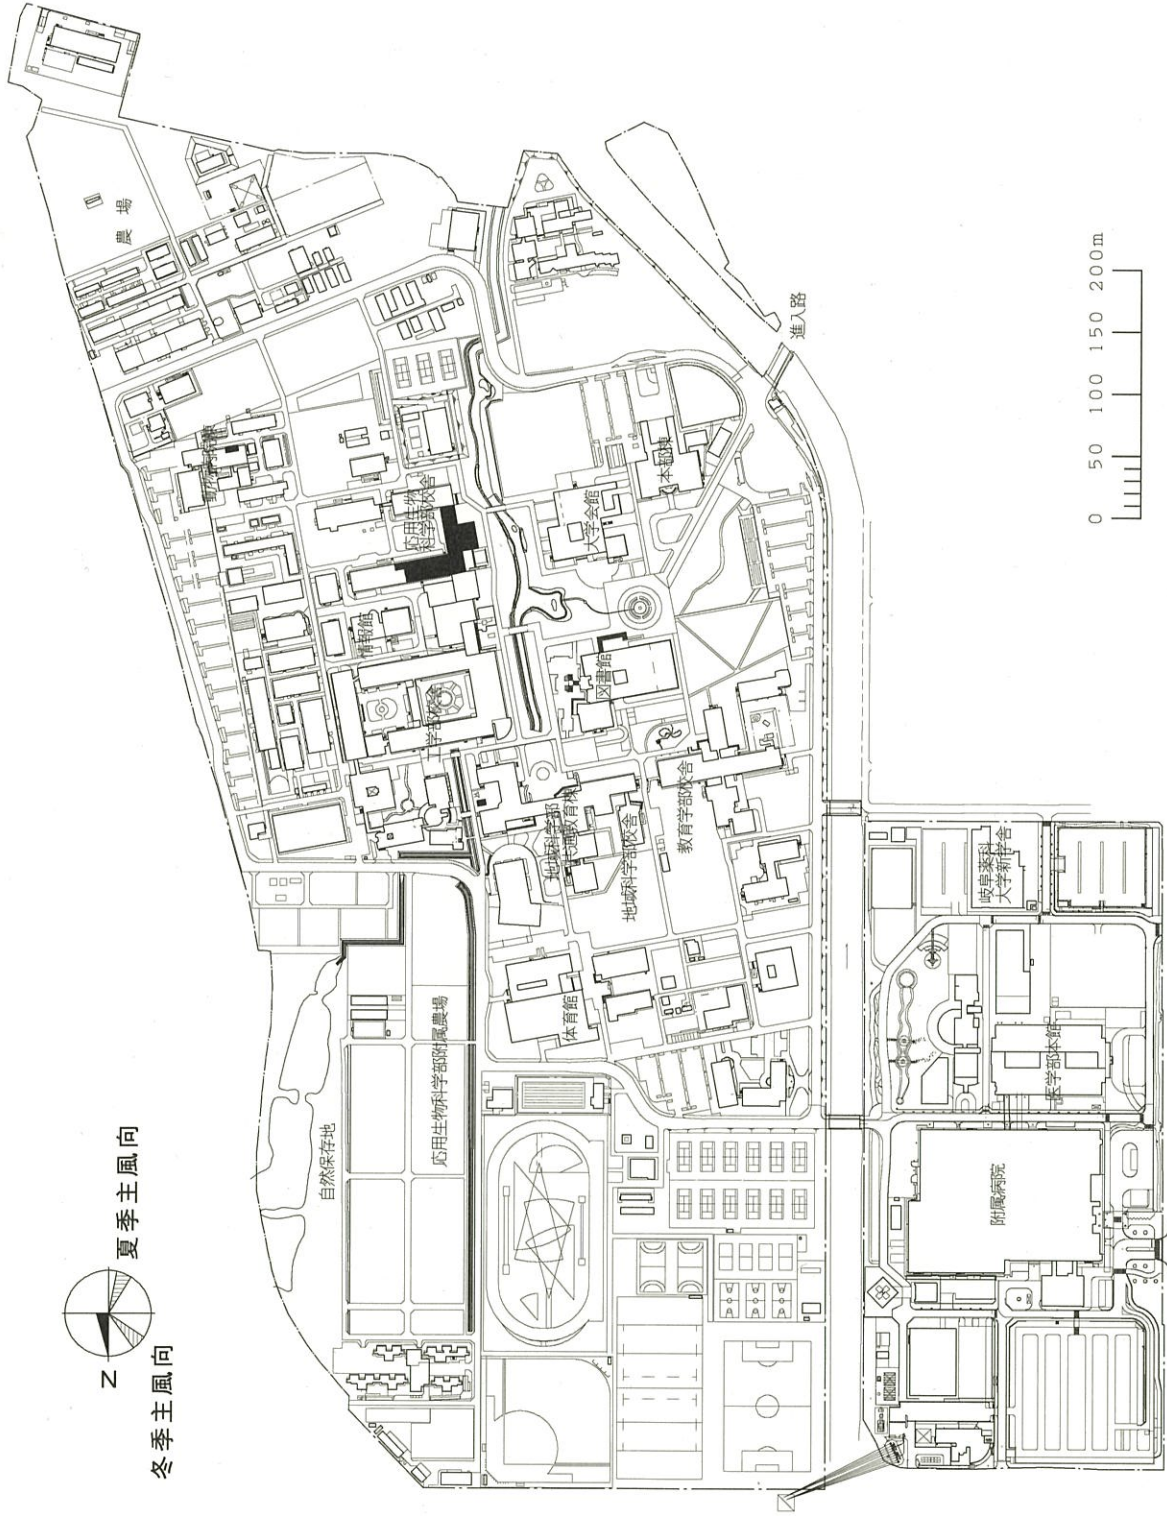

団地名

017 柳戸

事業名

東海国立大学機構(岐阜大学 柳戸)  
総合研究棟改修Ⅲ(応用生物科学系)

配置図


1/6,000





夏季主風向

冬季主風向

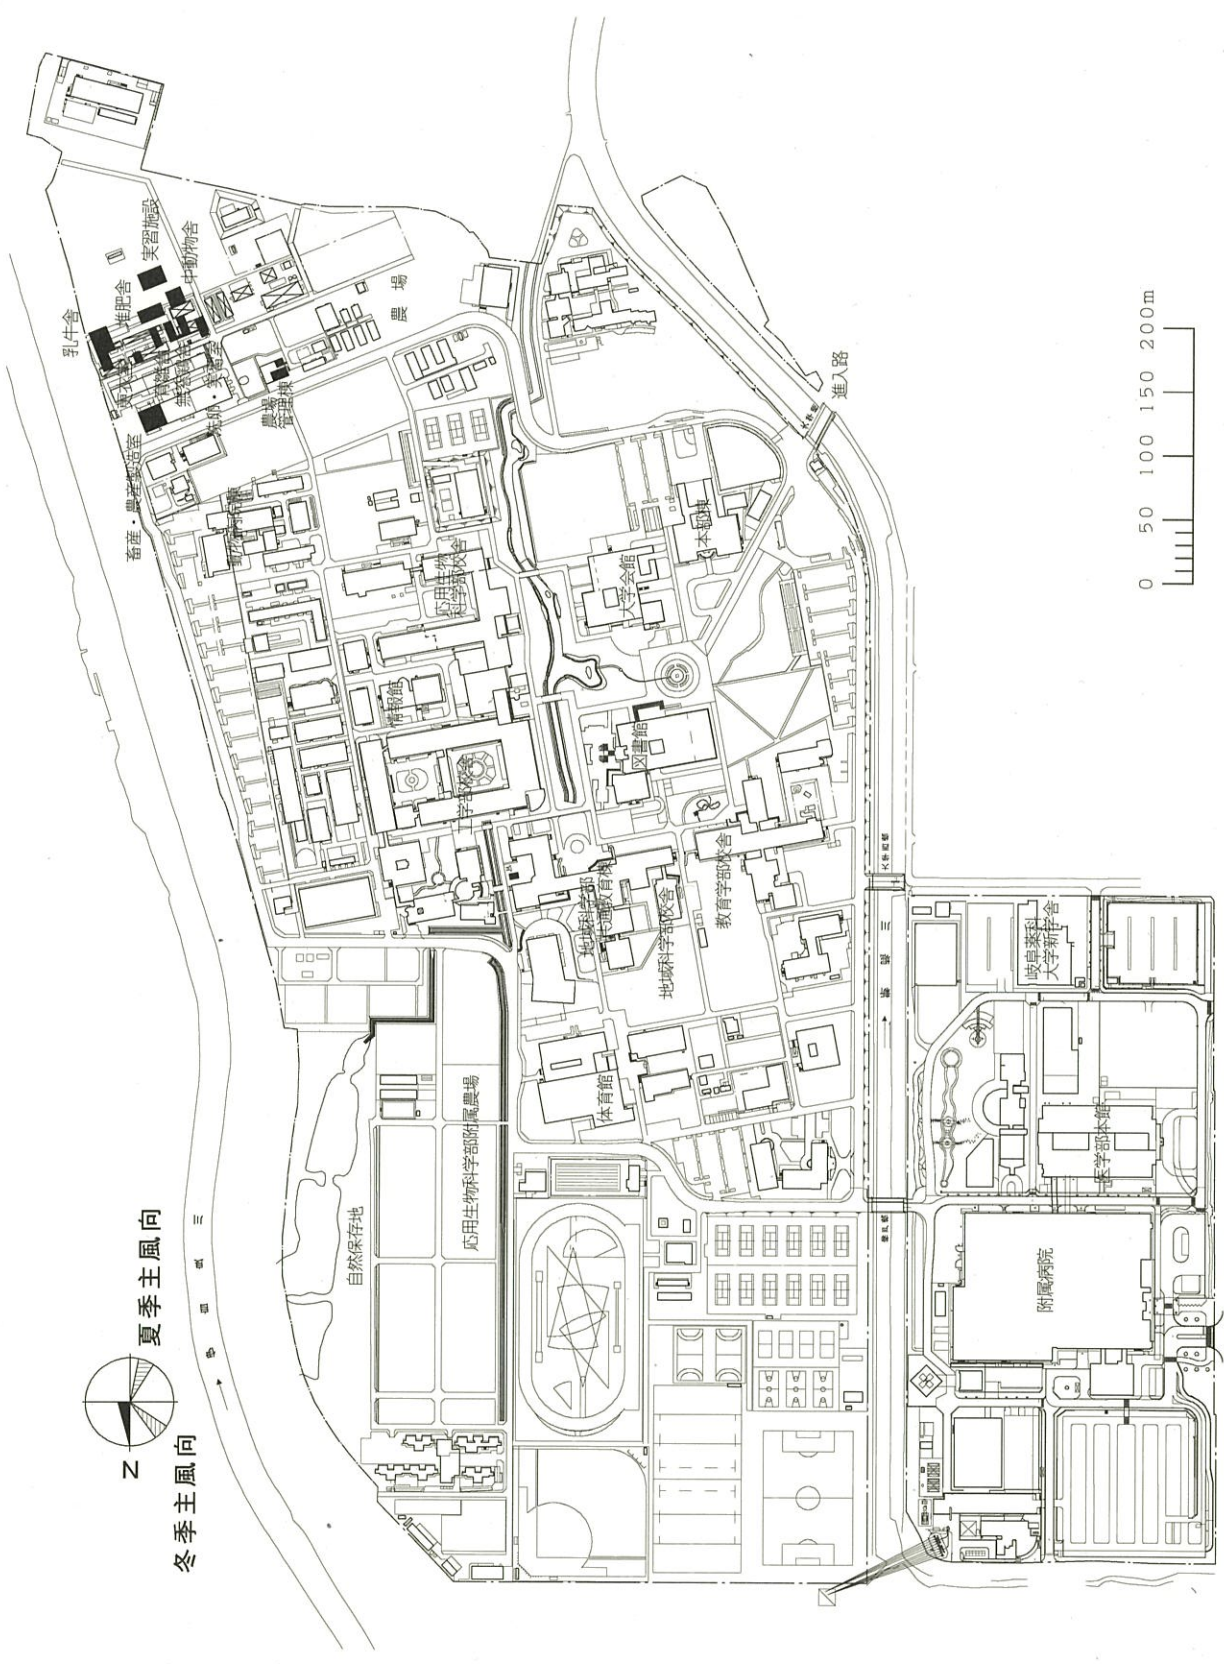

図地名

017 柳戸


事業名

東海国立大学機構(岐阜大学 柳戸)  
実験実習棟(獣医学系)

配置図

1/6,000

給水設備更新

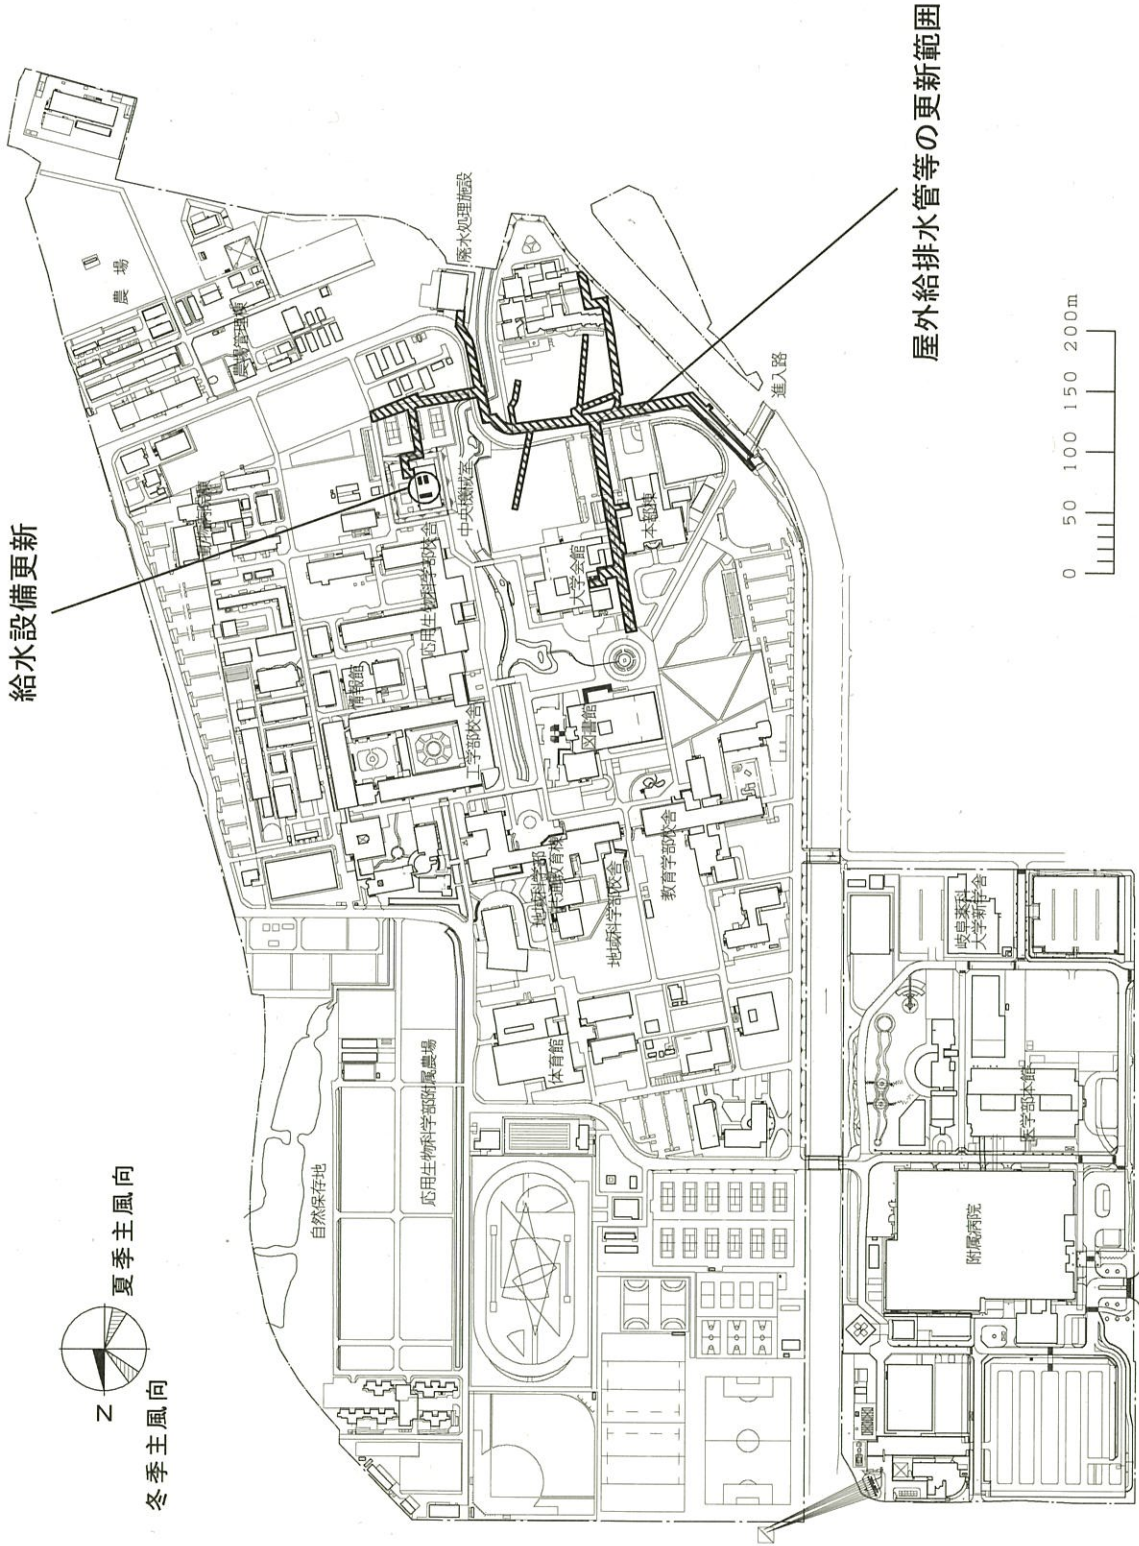

1/6000


配置図

東海国立大学機構(岐阜大学 柳戸)  
ライフライン再生(給排水設備)


事業名

017 柳戸

団地名

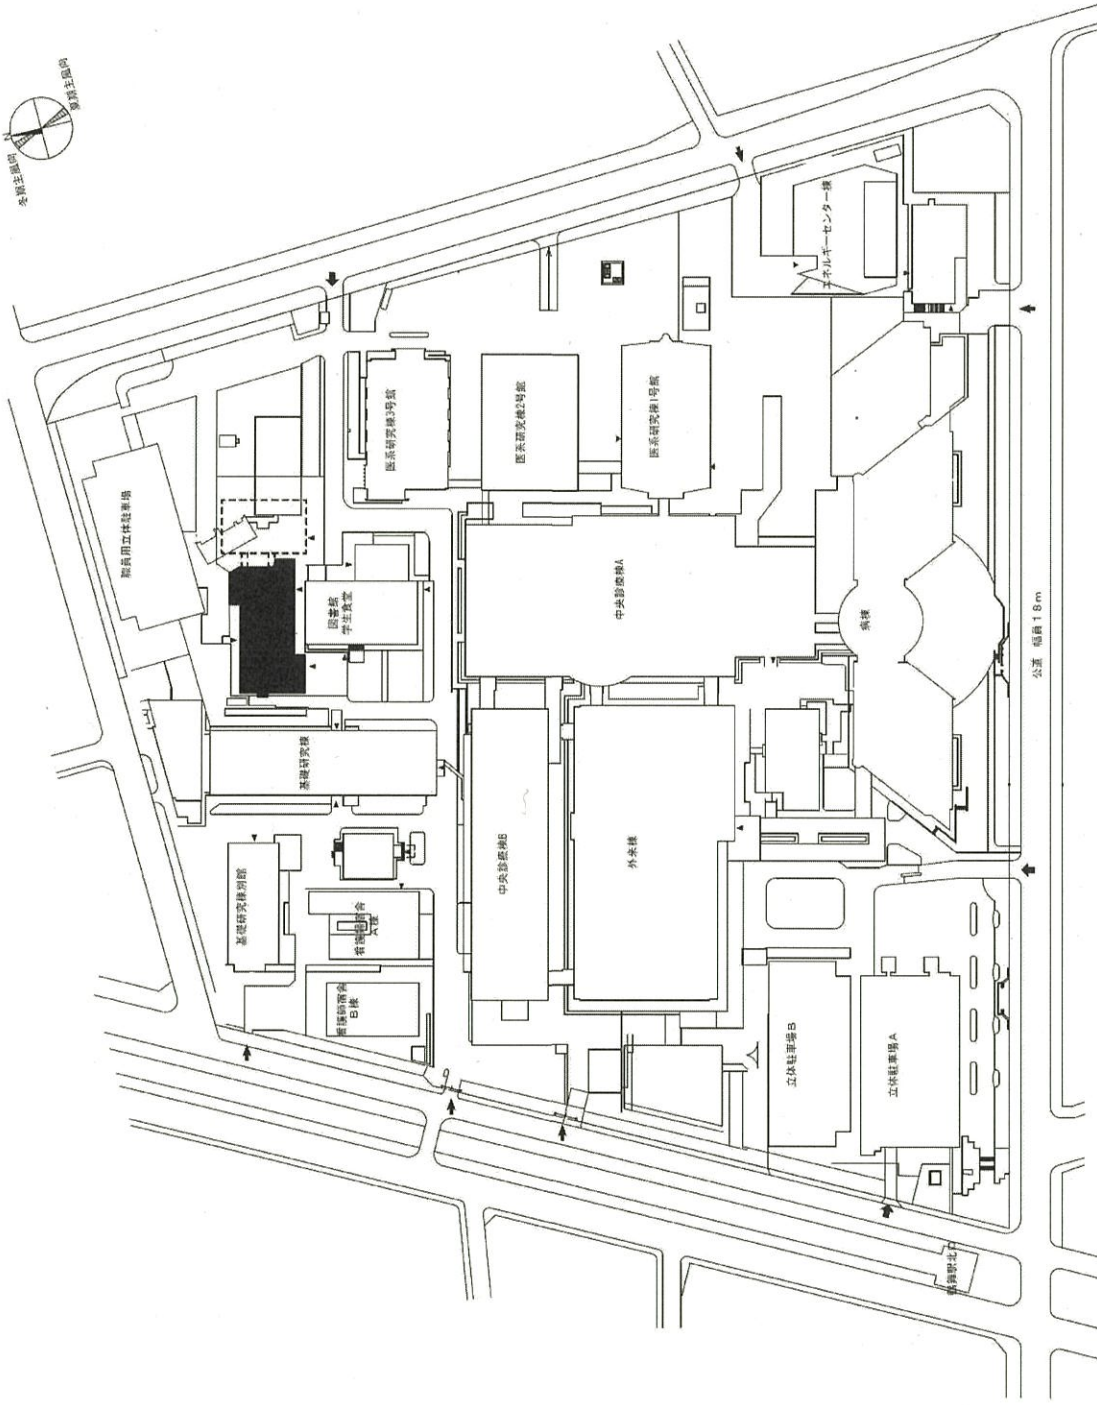


団地名	003 鶴舞	事業名	東海国立大学機構(名古屋大学 鶴舞)ライフ・イノベーション先端研究拠点施設改修Ⅱ	配置図	1/2500
-----	--------	-----	--	-----	--------

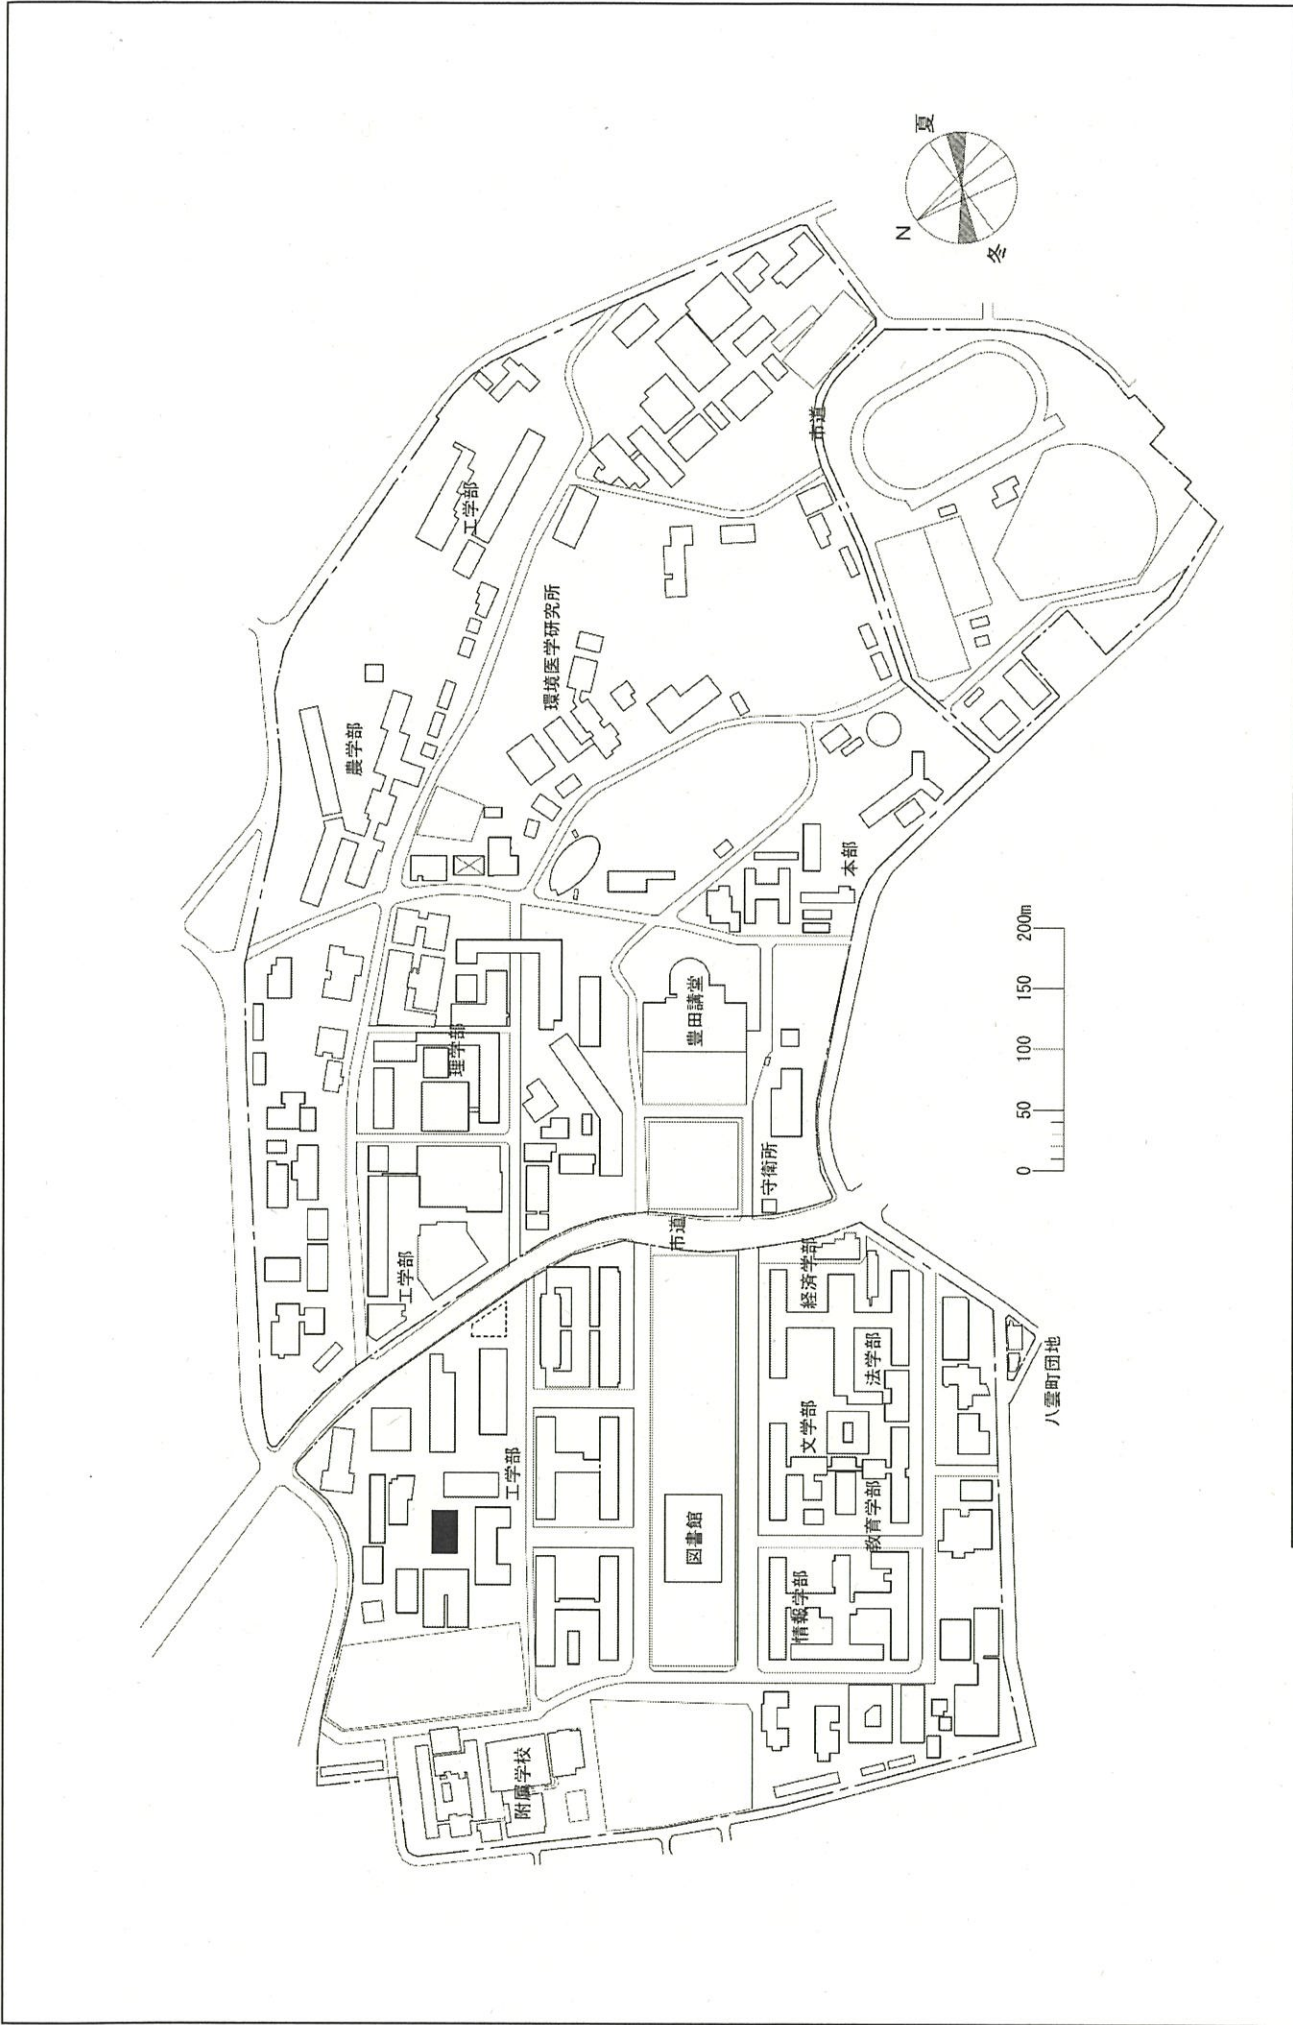

1/6000	配置図	東海国立大学機構(名古屋大学 東山) 長寿命化促進事業	事業名	001 東山	団地名
--------	-----	--------------------------------	-----	--------	-----

八雲町団地

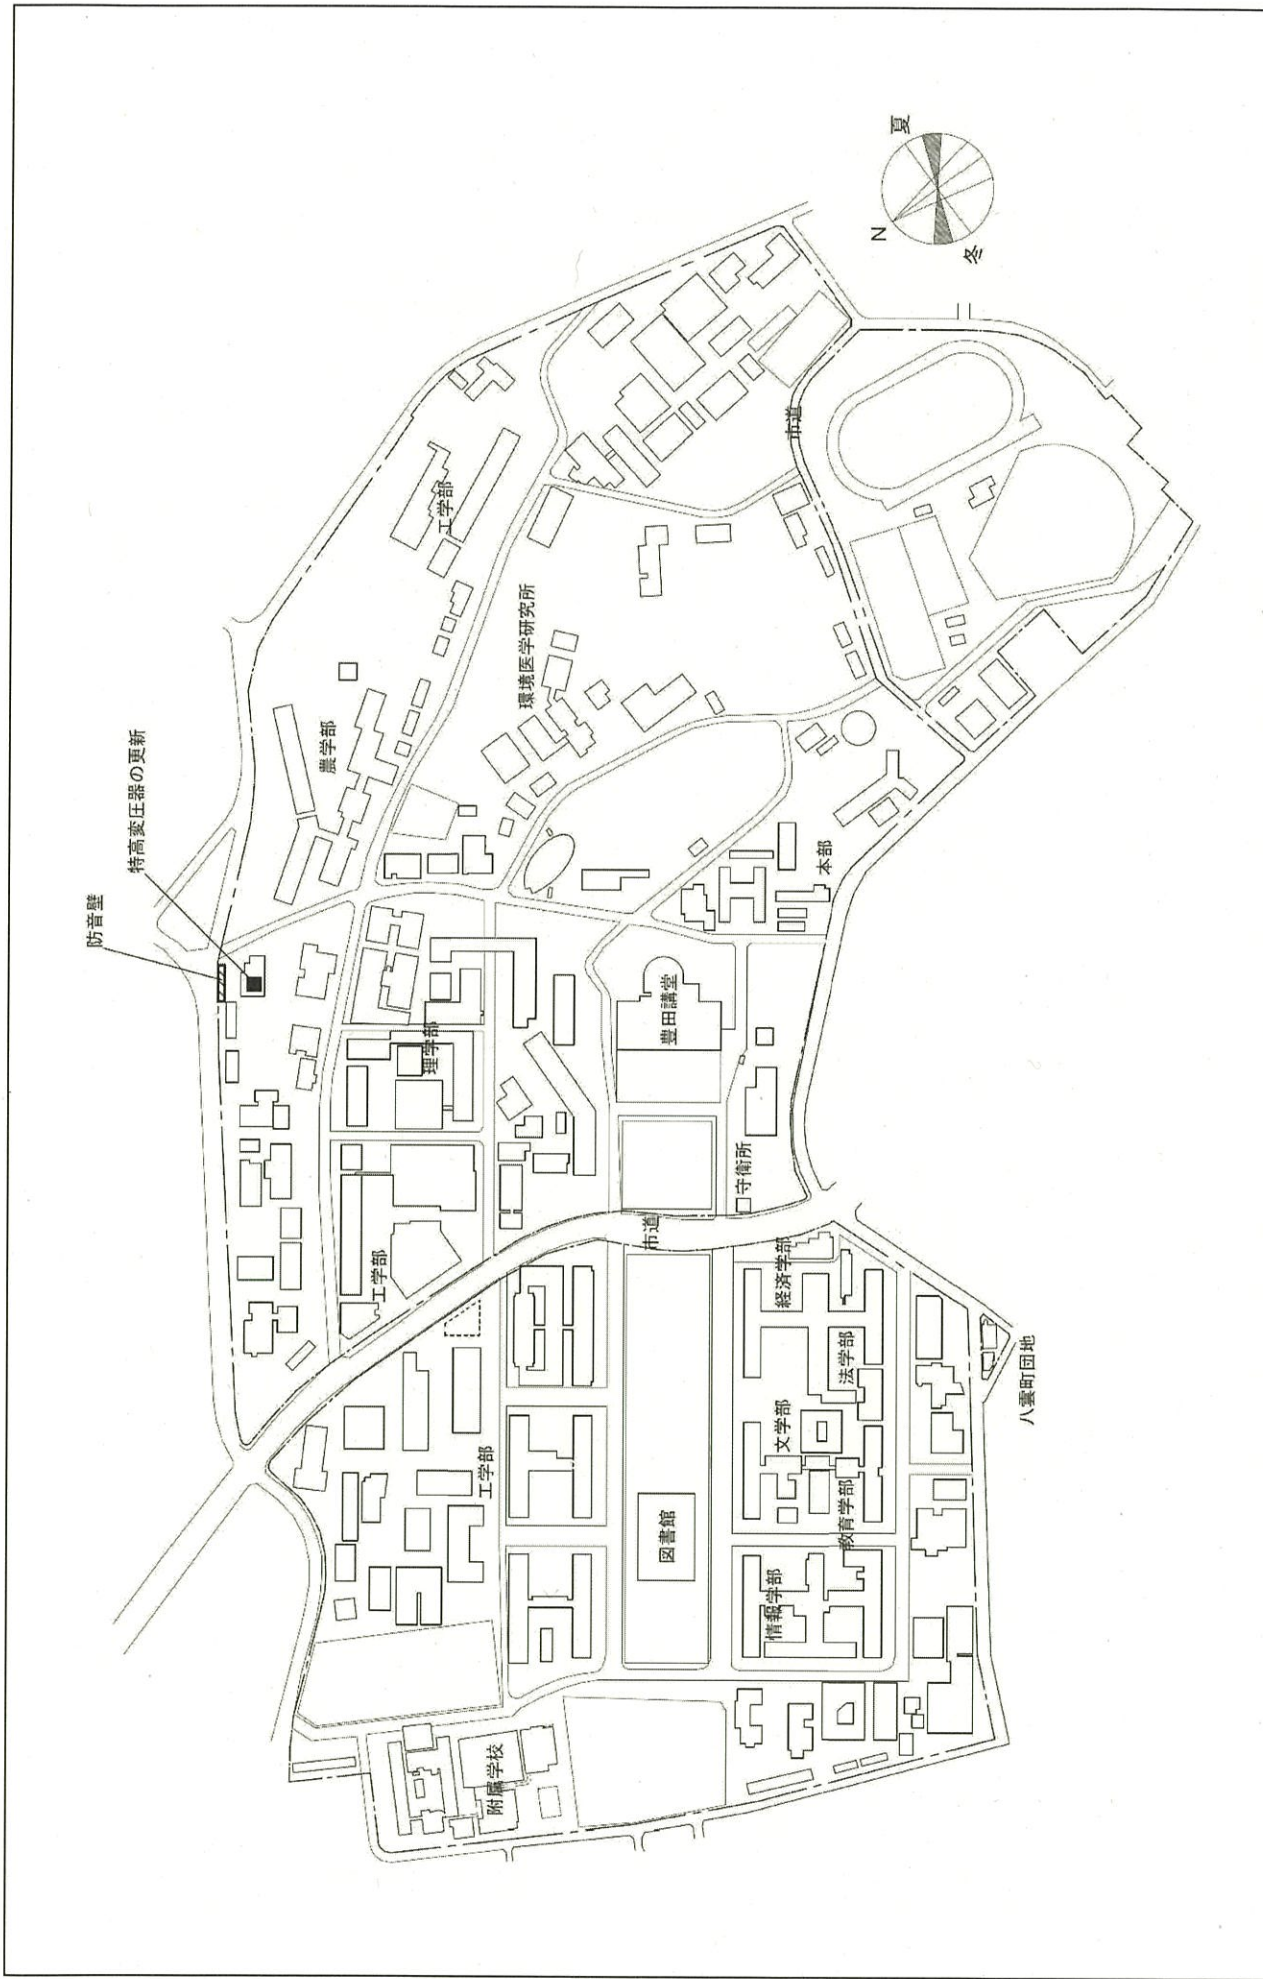

団地名	001 東山	事業名	東海国立大学機構(名古屋大学 東山) ライフライン再生(特高受変電設備)	配置図	1/6000
-----	--------	-----	---	-----	--------

屋外配電線路の更新範囲




事業名

東海国立大学機構(名古屋大学 東山)ライフライン再生(電気設備)

配置図


1/6000

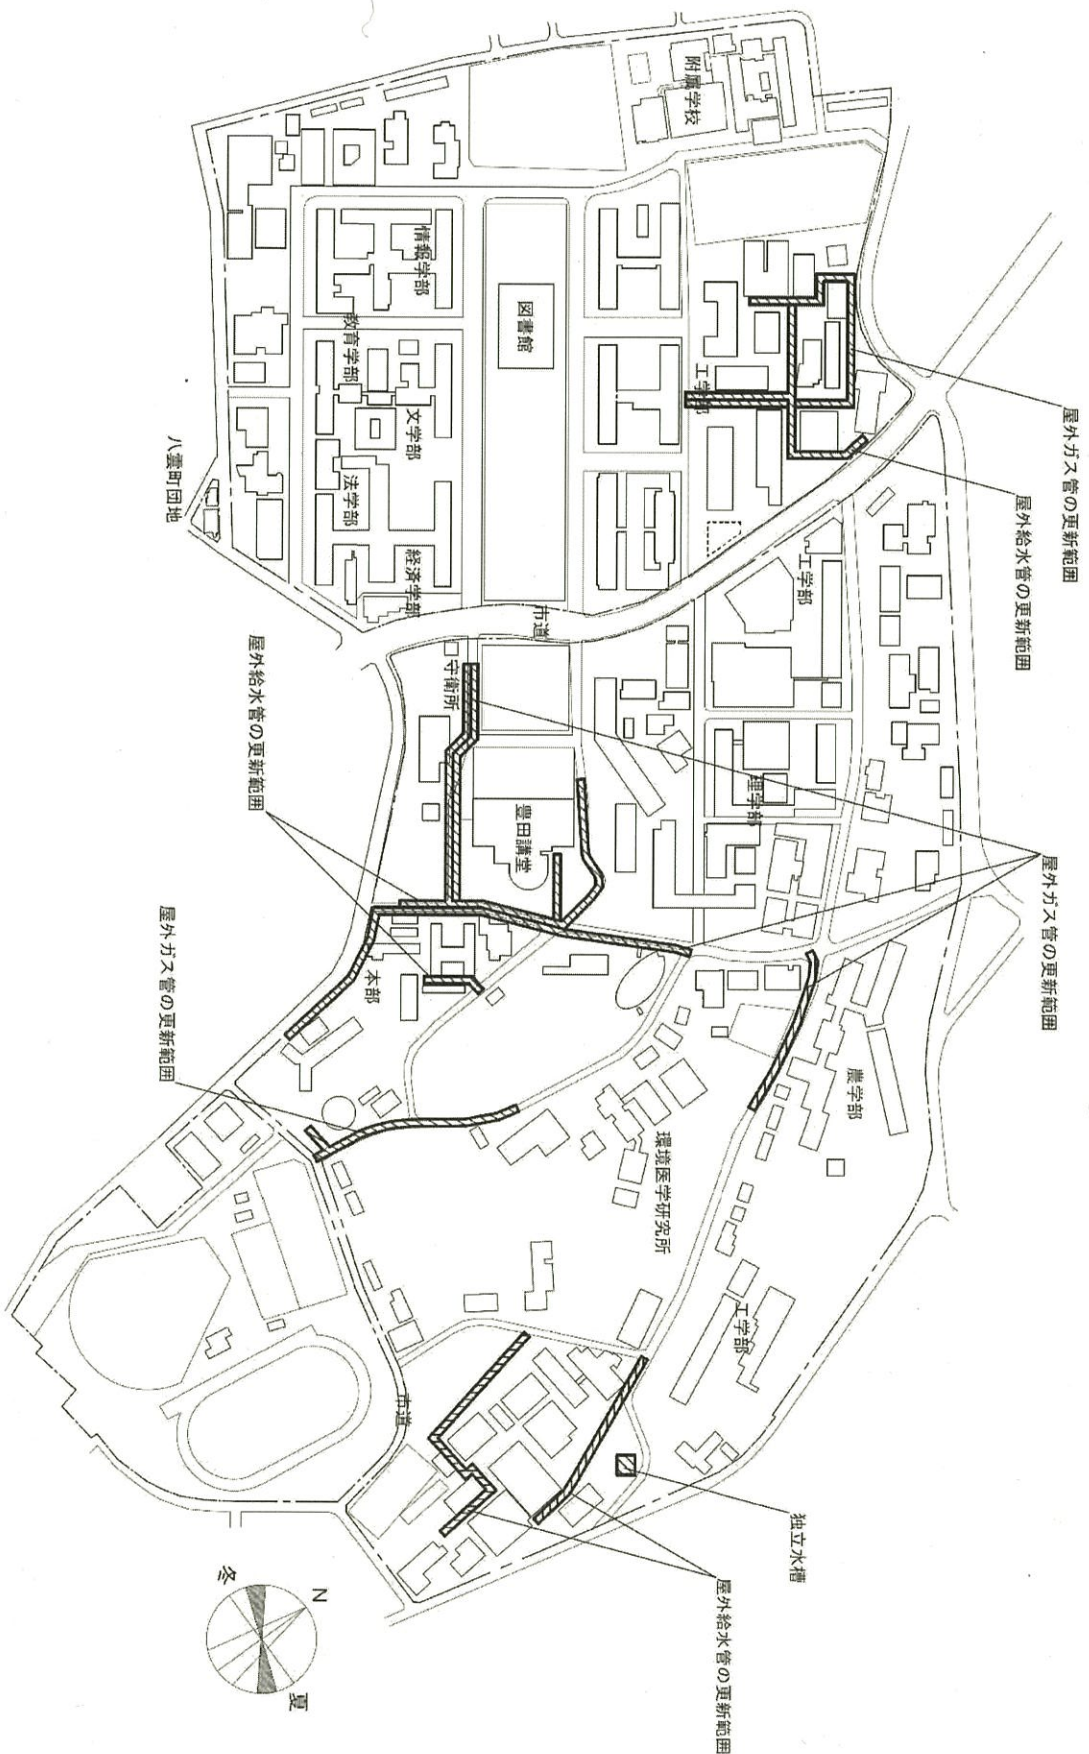

(東山)ライオン再生(給排水設備)

団地名	001 東山	事業名	東海国立大学機構(名古屋大学 東山) ライオン再生(給排水設備)	配置図	1/60000
-----	--------	-----	-------------------------------------	-----	---------


屋外排水管の更新範囲

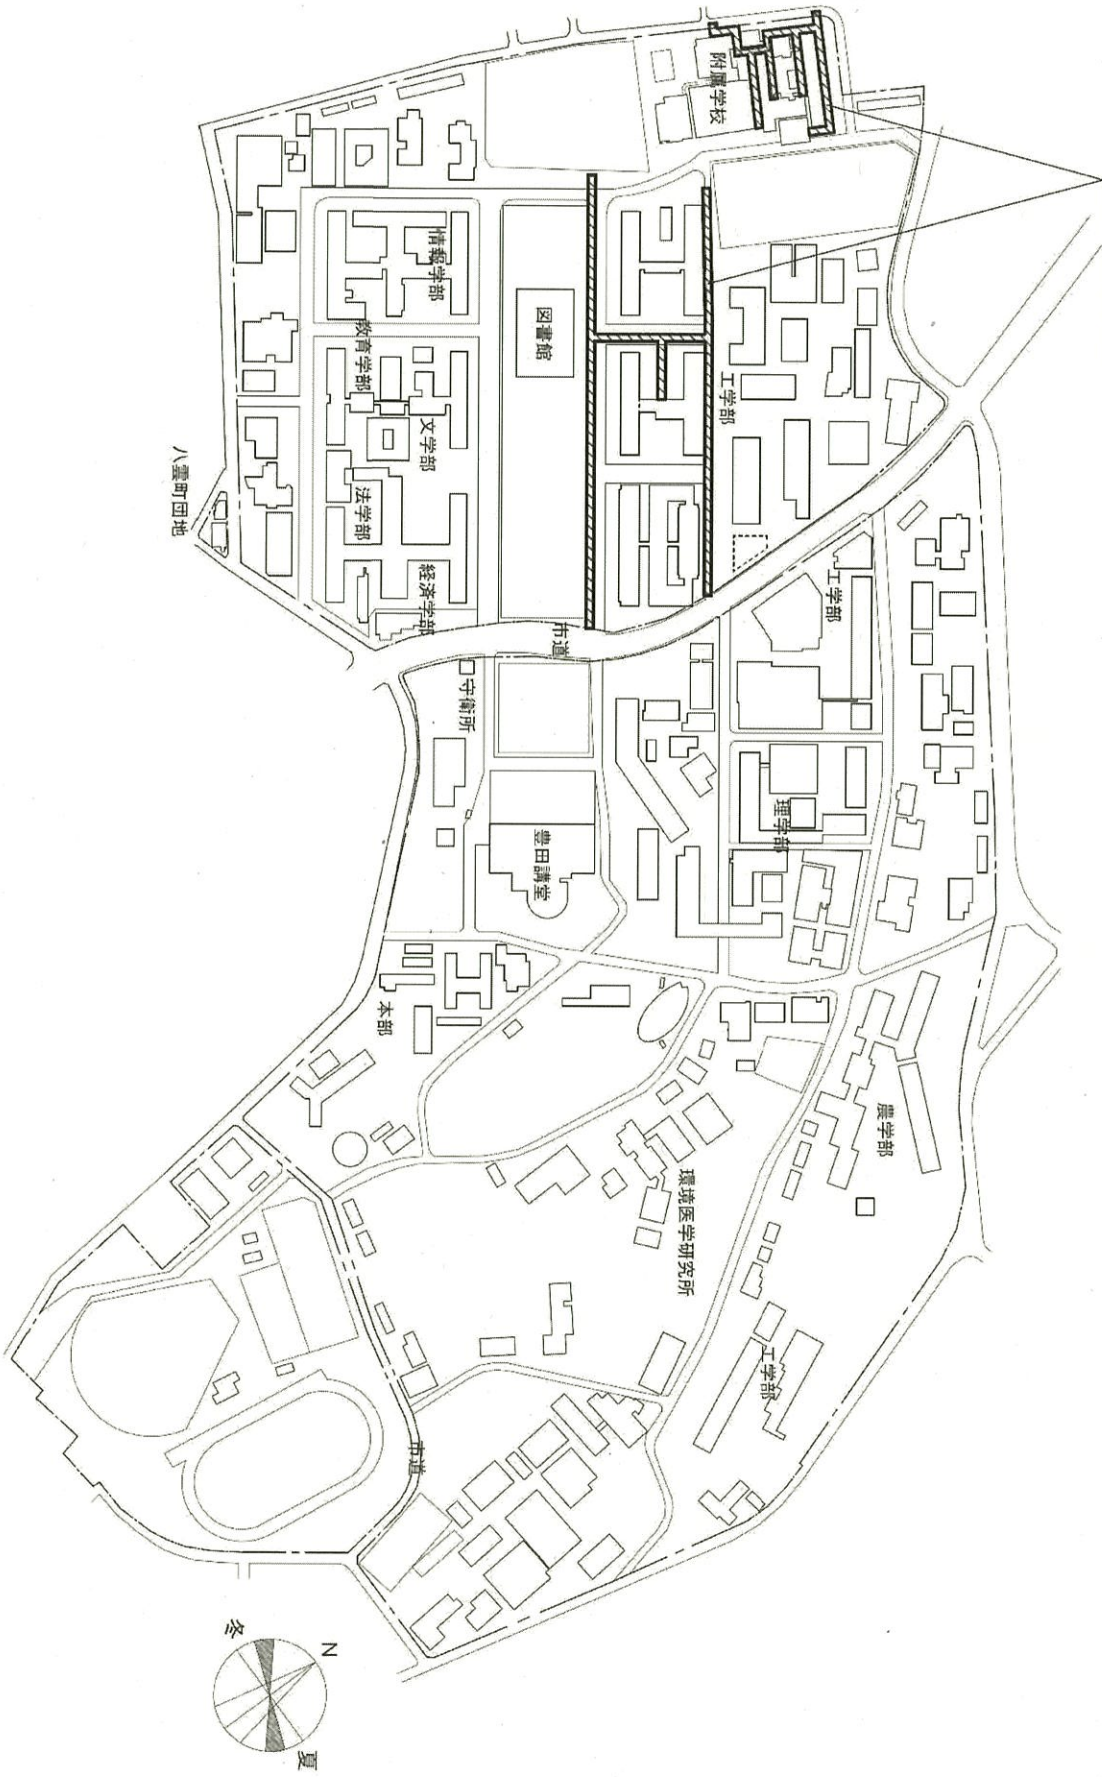

(東山)ライオン再生(給排水設備)

団地名	001 東山	事業名	東海国立大学機構(名古屋大学 東山) ライオン再生(給排水設備)	配置図	1/6000
-----	--------	-----	-------------------------------------	-----	--------



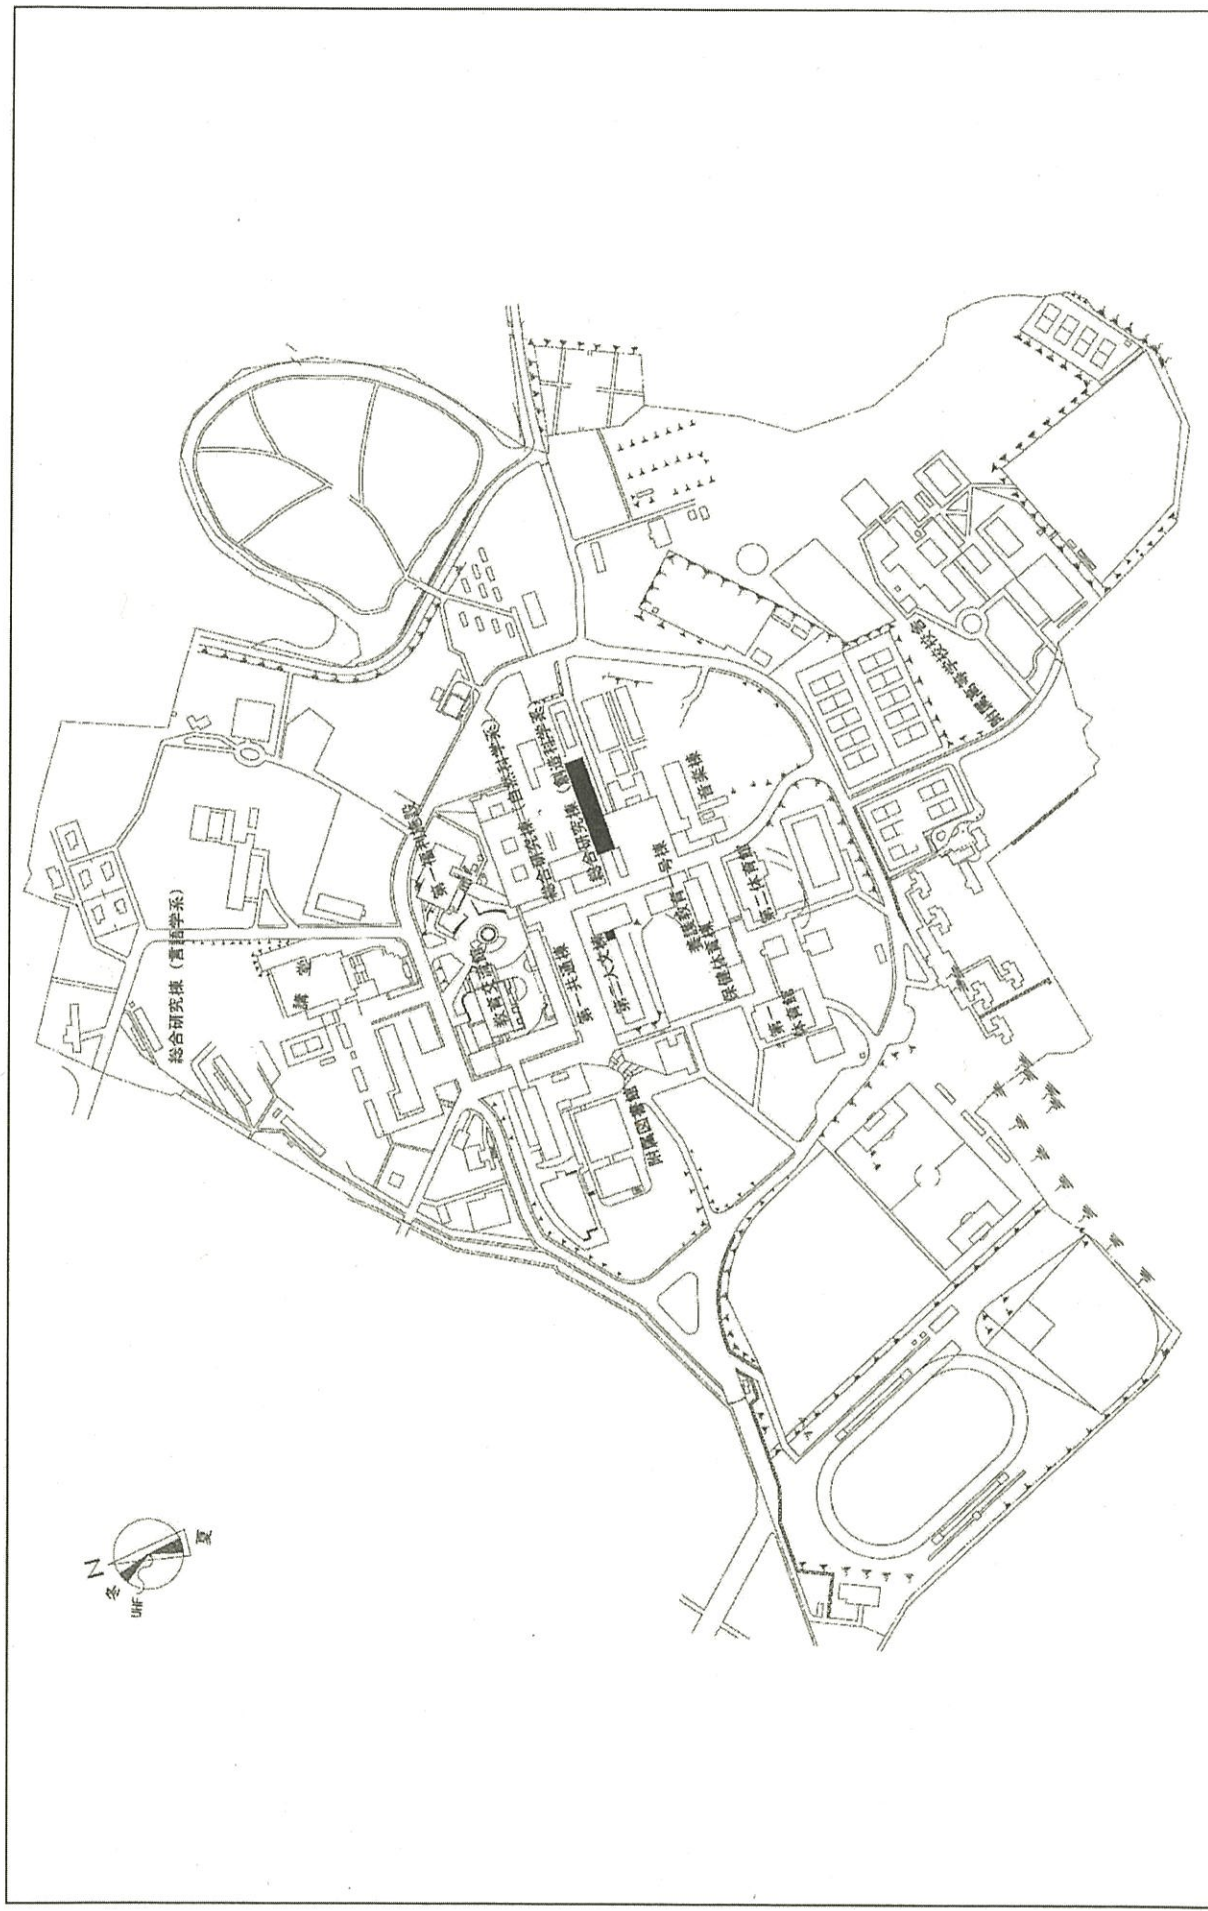


団地名 001 井ヶ谷

事業名 総合研究棟改修(創造科学系)

配置図

1/5000

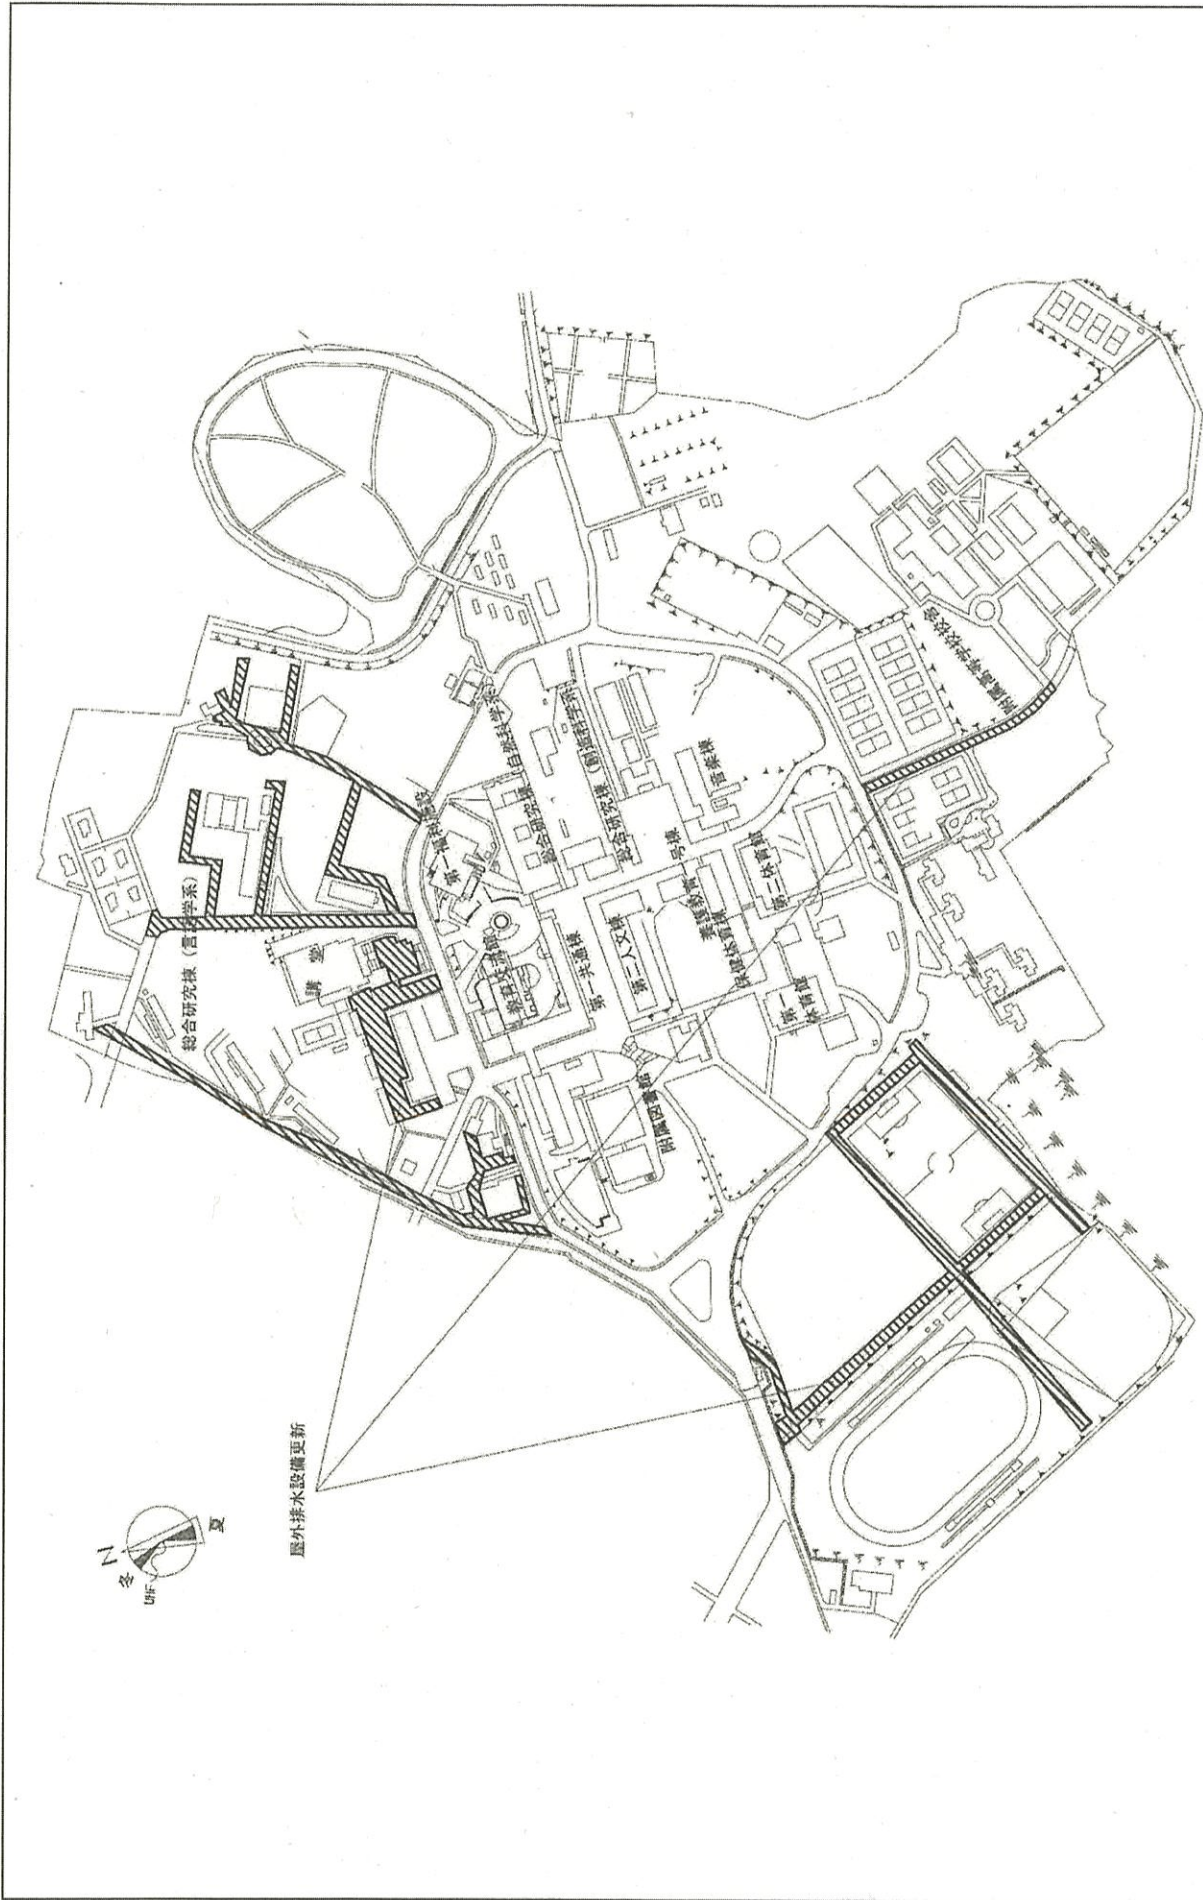

団地名	001 井ヶ谷	事業名	愛知教育大学(井ヶ谷)ライフライン再生(給排水設備)	配置図	1/5000
-----	---------	-----	----------------------------	-----	--------



 
配置図

001 御器所 名古屋工業大学 (御器所) 総合研究棟改修 (工学系)

1/3000



第一種埋立地区



団 地 名	001 御器所	事 業 名	名古屋工業大学 (御器所) 長寿命化促進事業	配 置 図	S=1/2600
-------	---------	-------	------------------------	-------	----------





屋外給水管・ガス管更新

受水槽更新




縮尺1/2600  
0 10 20 30 40 50 70 100 150 200m

団地名	001 御器所	事業名	名古屋工業大学(御器所他)ライフライン再生(給排水設備)	配置図	1/2600
-----	---------	-----	------------------------------	-----	--------

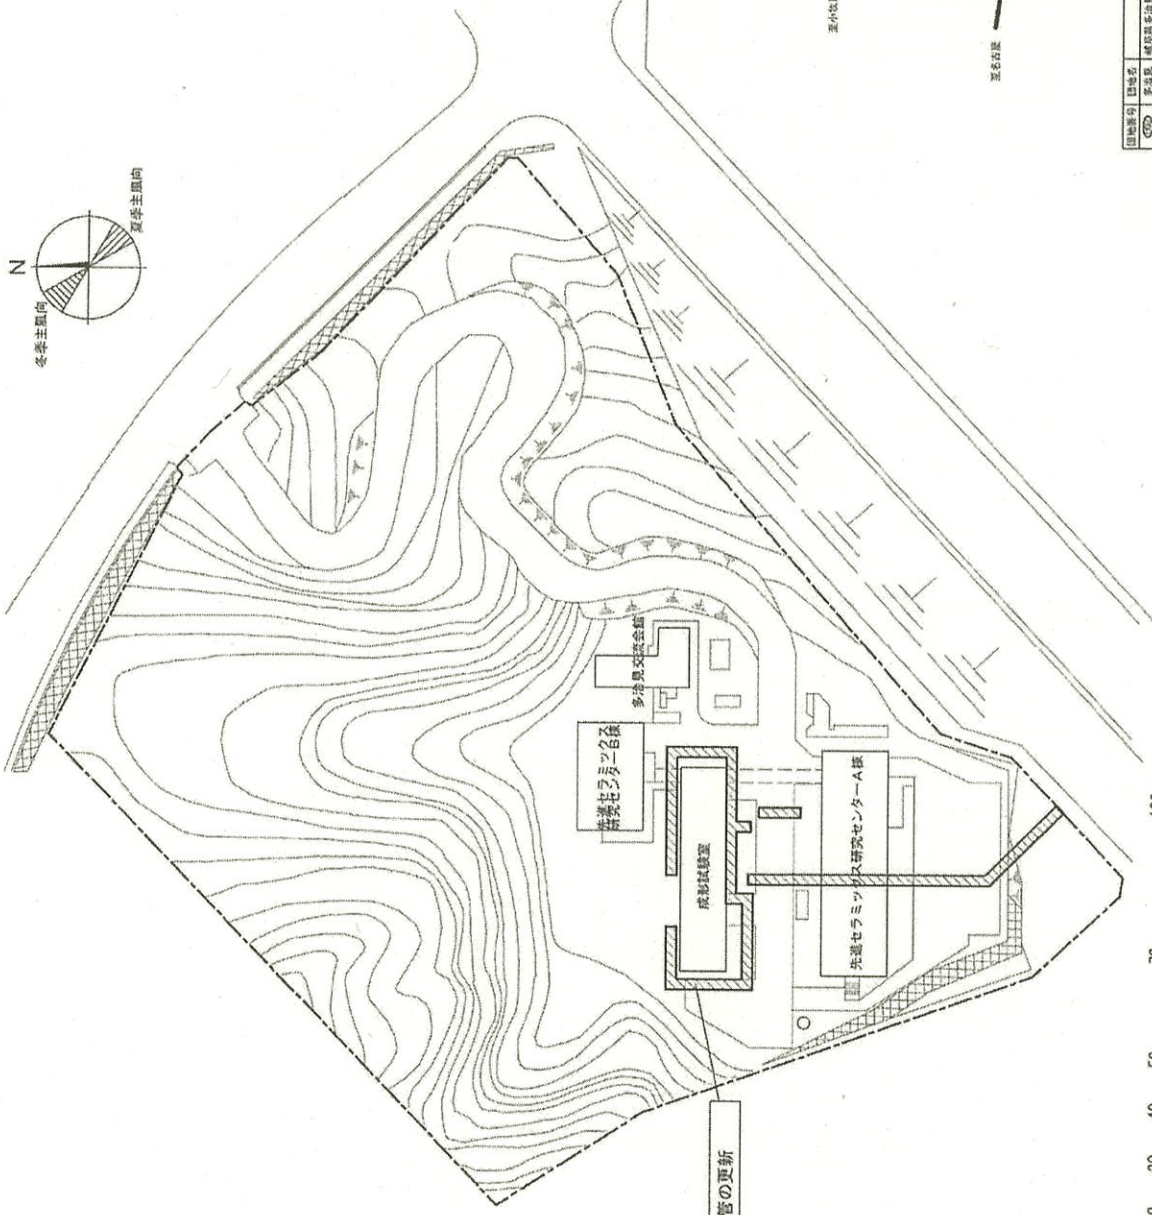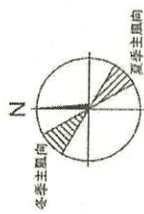


縮尺1/1300  
0 10 20 30 40 50 60 70 80 90 100m

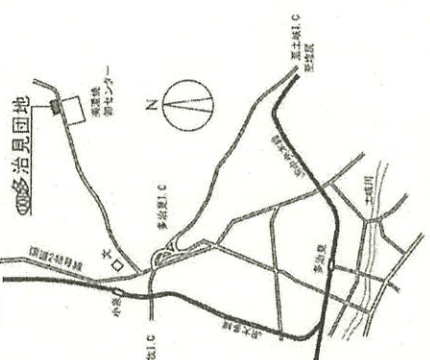

団地番号	008	所在地	岐阜県多治見市多治見
団地名	多治見	建設者	岐阜県多治見市多治見十丁目(公)建設局
団地種別	団地名	所在地	建設者
			岐阜県多治見市多治見十丁目(公)建設局

団地名 008 多治見 事業名 名古屋工業大学(御器所他)ライオン再生(給排水設備) 配置図 1/1300

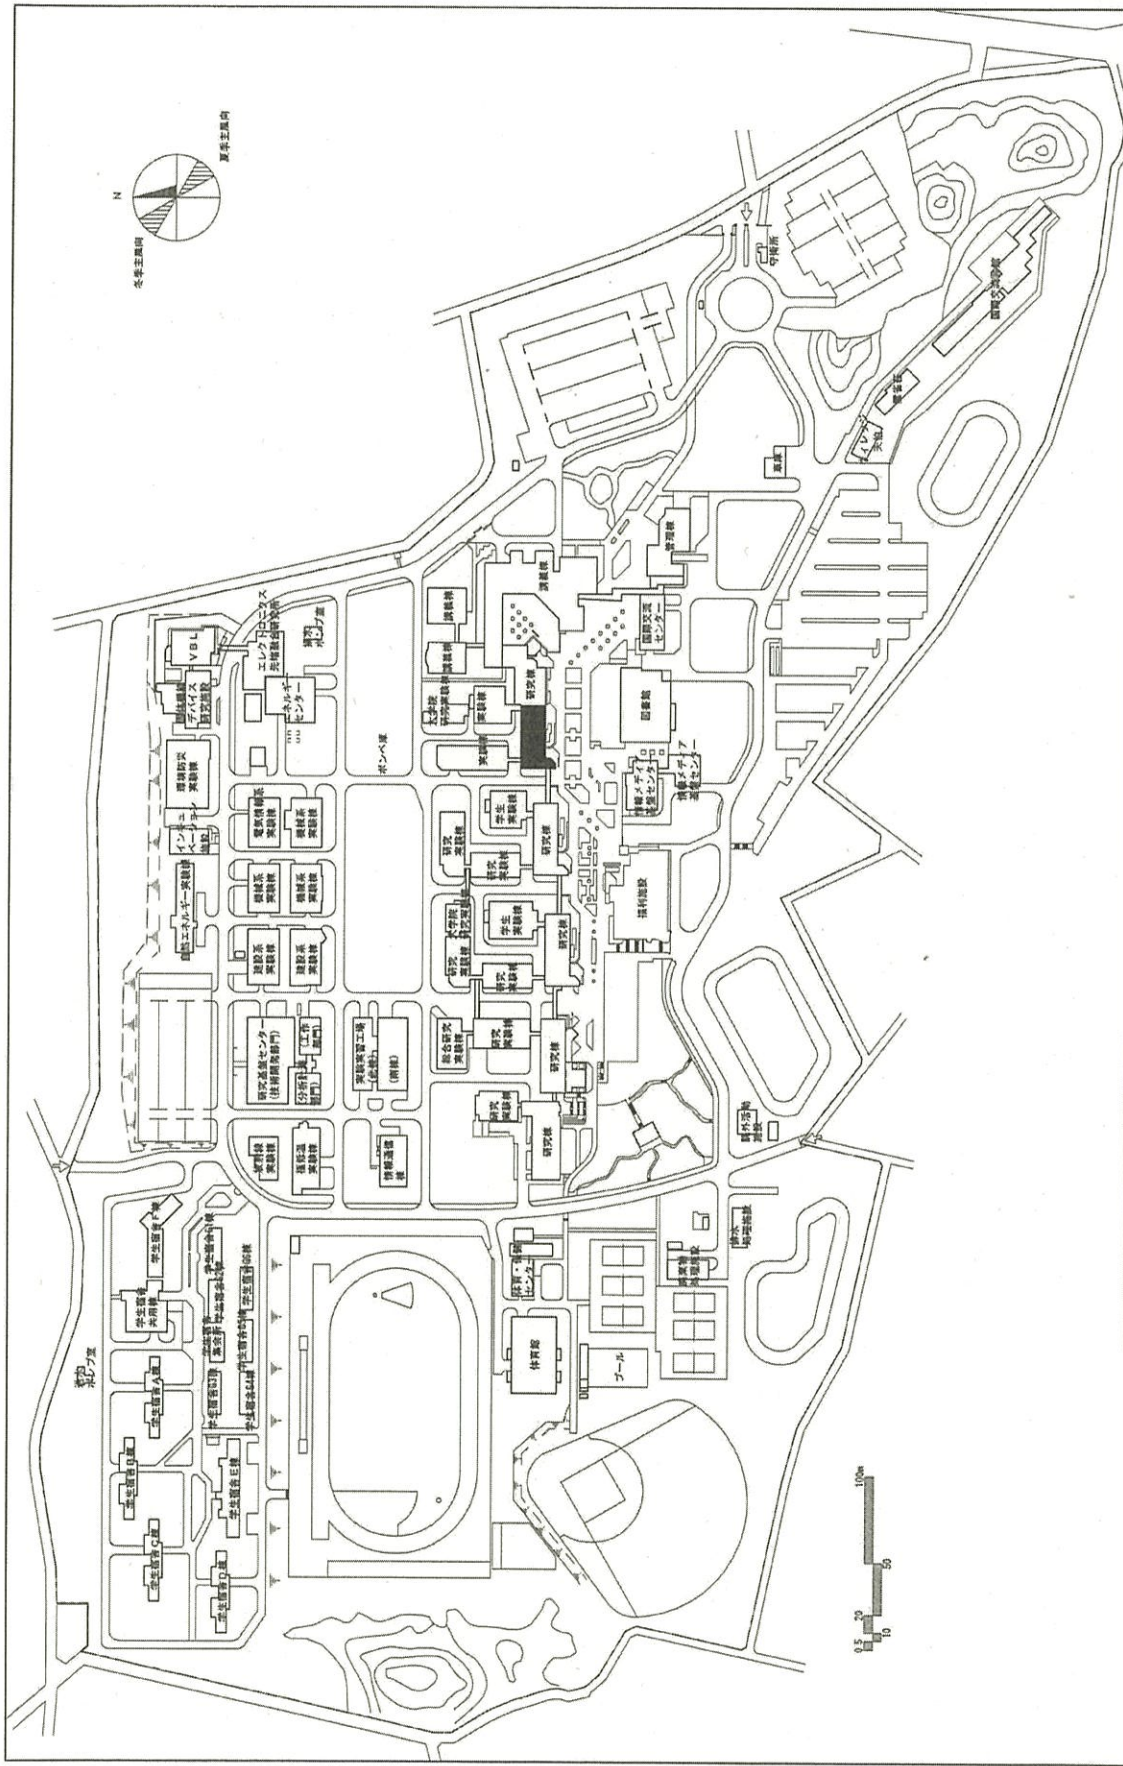

1/4000


配置図

豊橋技術科学大学 (天伯町) 総合研究棟改修 (物質系)

事業名

001 天伯町

地名

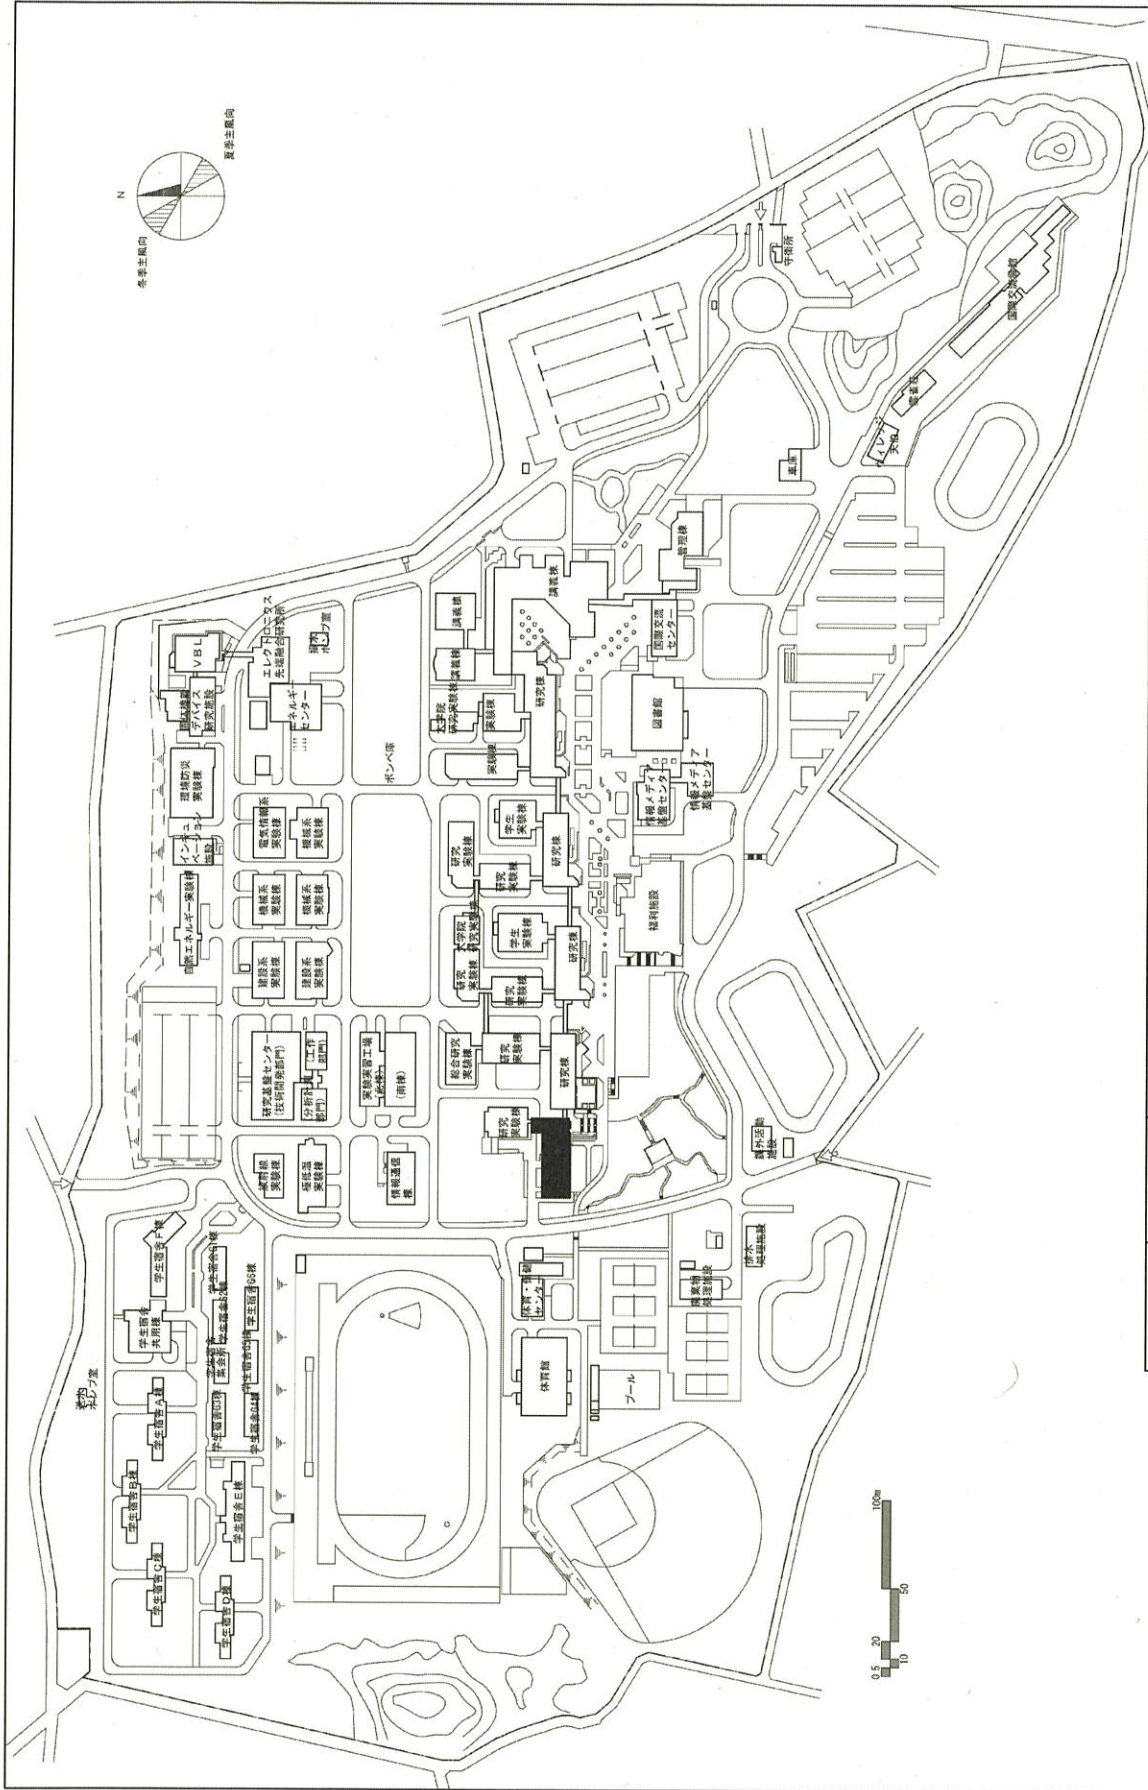


団地名	001 天伯町	事業名	豊橋技術科学大学 (天伯町) 総合研究棟 (G棟) 改修	配置図	1/4000
-----	---------	-----	------------------------------	-----	--------





至 伊勢川  
国道 23 号線  
至 各院

団 地 名	001 上浜	事 業 名	三重大学(上浜)総合研究棟改修(人文学系)	配 置 図	1/6000
-------	--------	-------	-----------------------	-------	--------

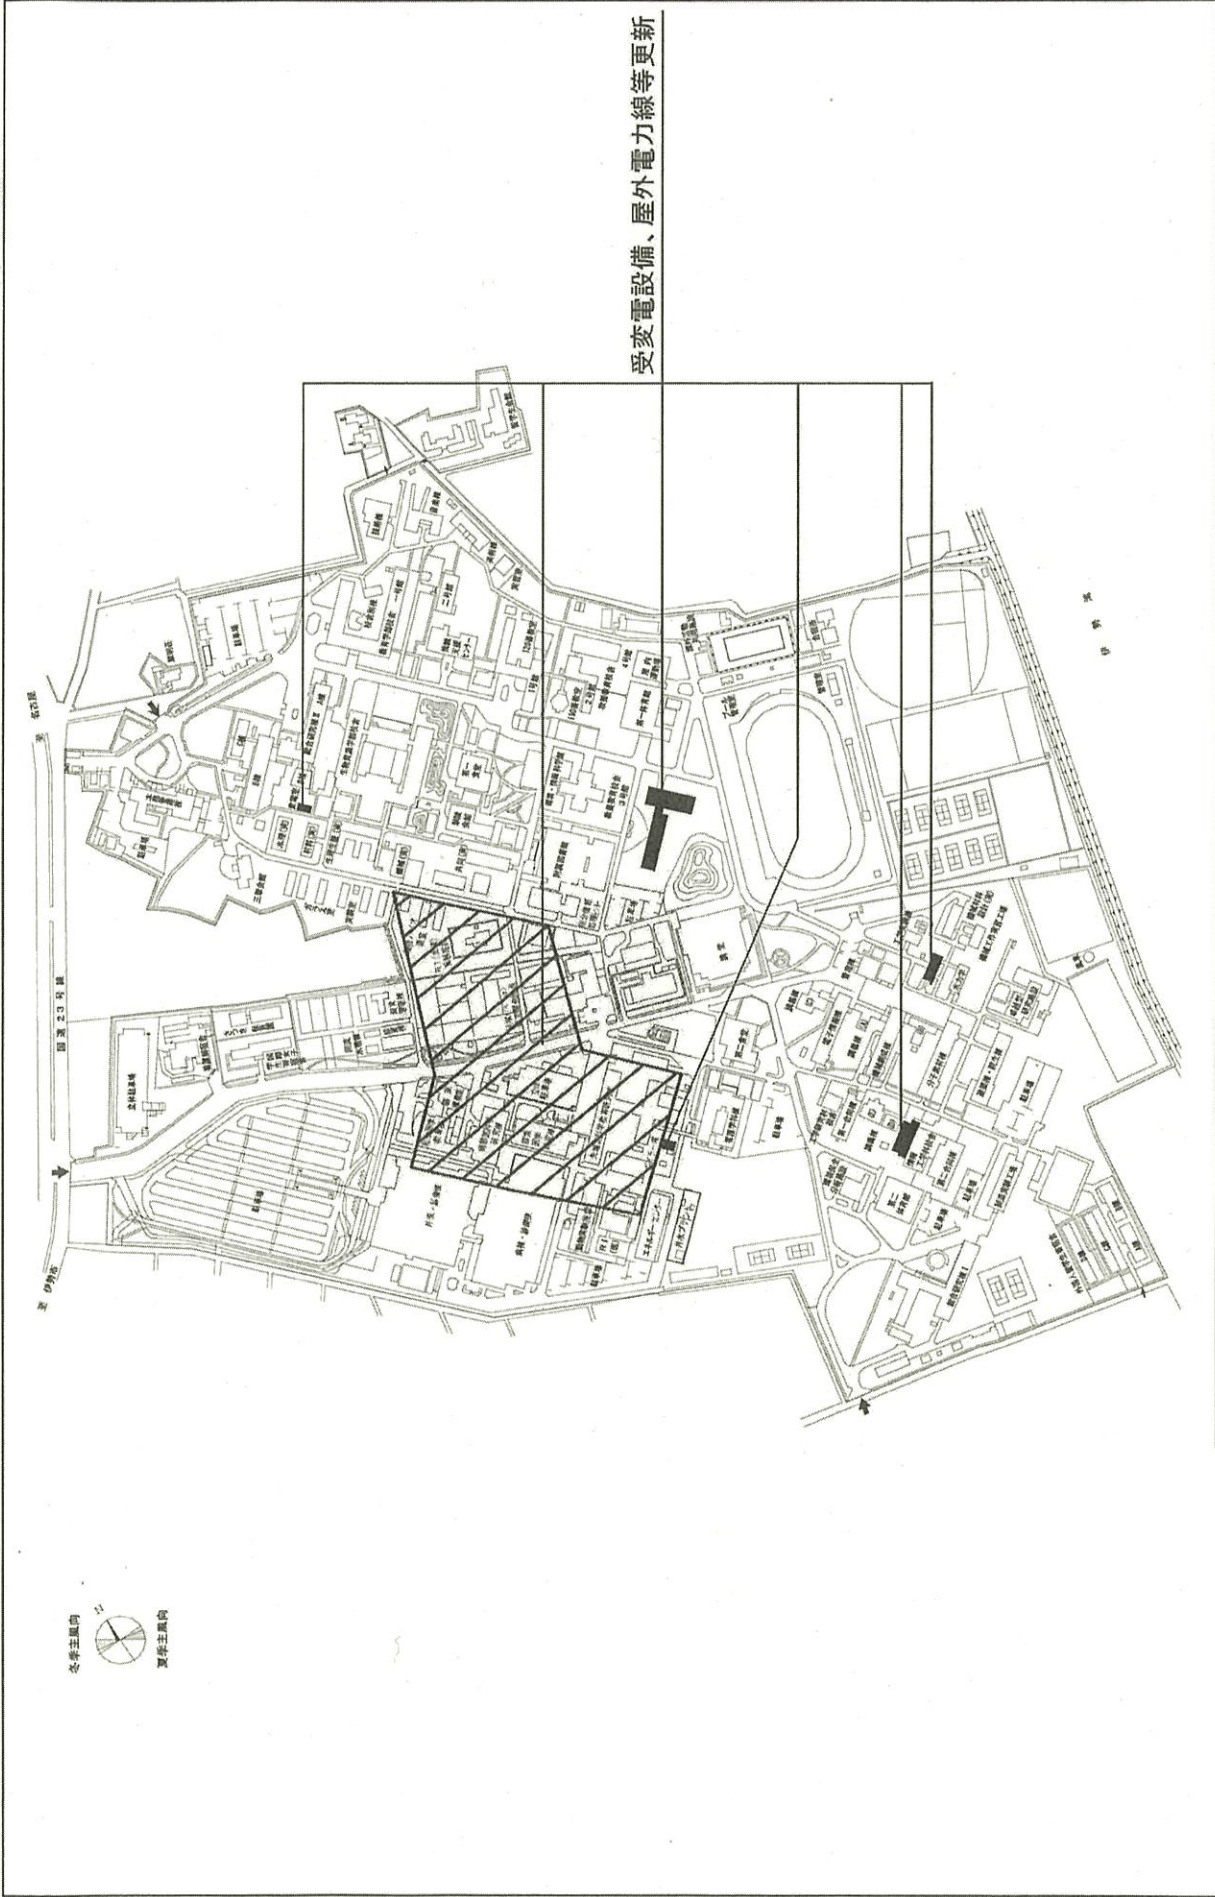

1/6000


配置図

三重大学(上浜)ライフライン再生(電気設備)


事業名

001 上浜

団地名

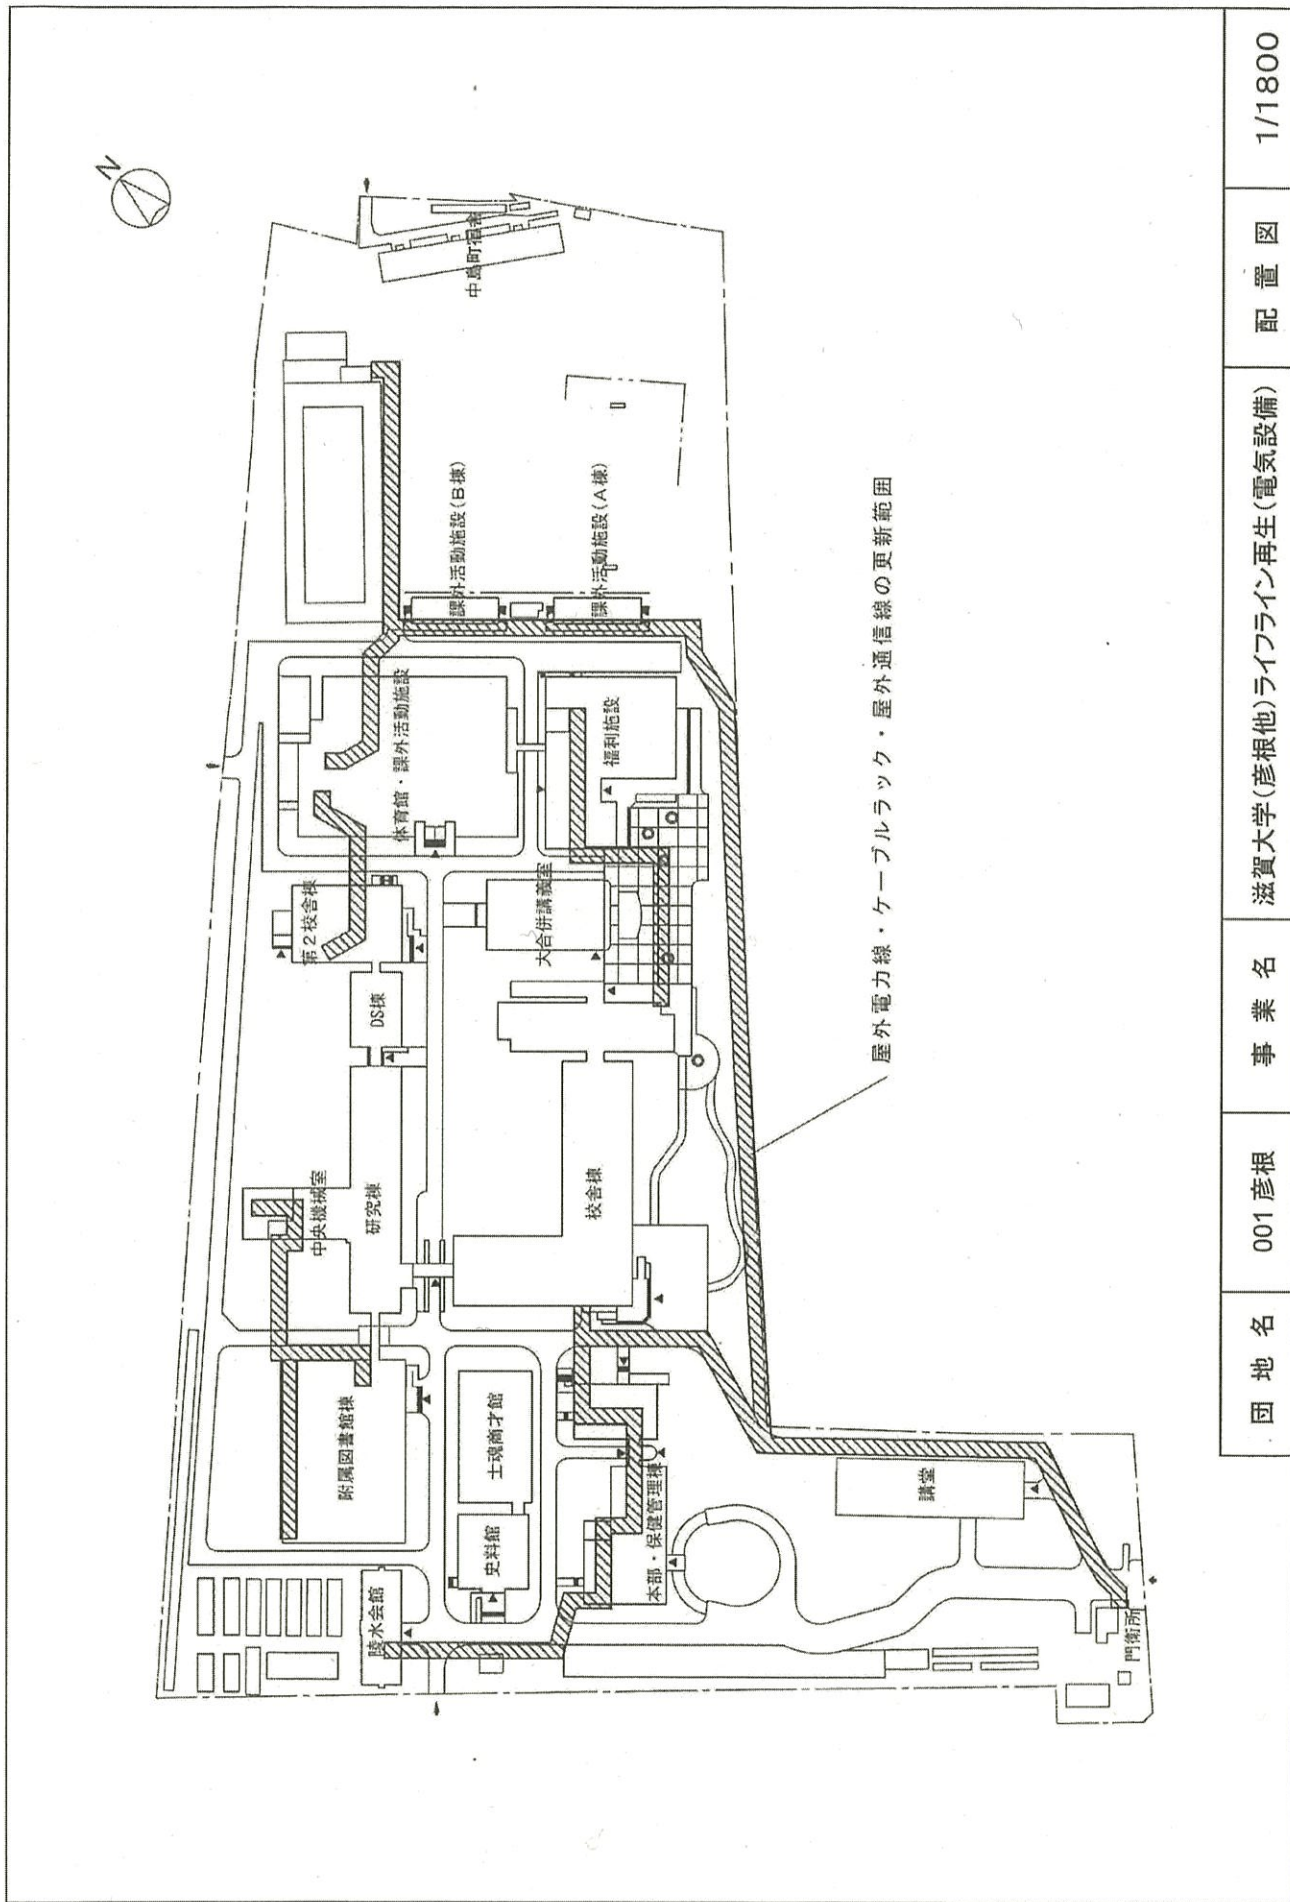

団地名	001 彦根	事業名	滋賀大学(彦根他)ライフライン再生(電気設備)	配置図	1/1800
-----	--------	-----	-------------------------	-----	--------

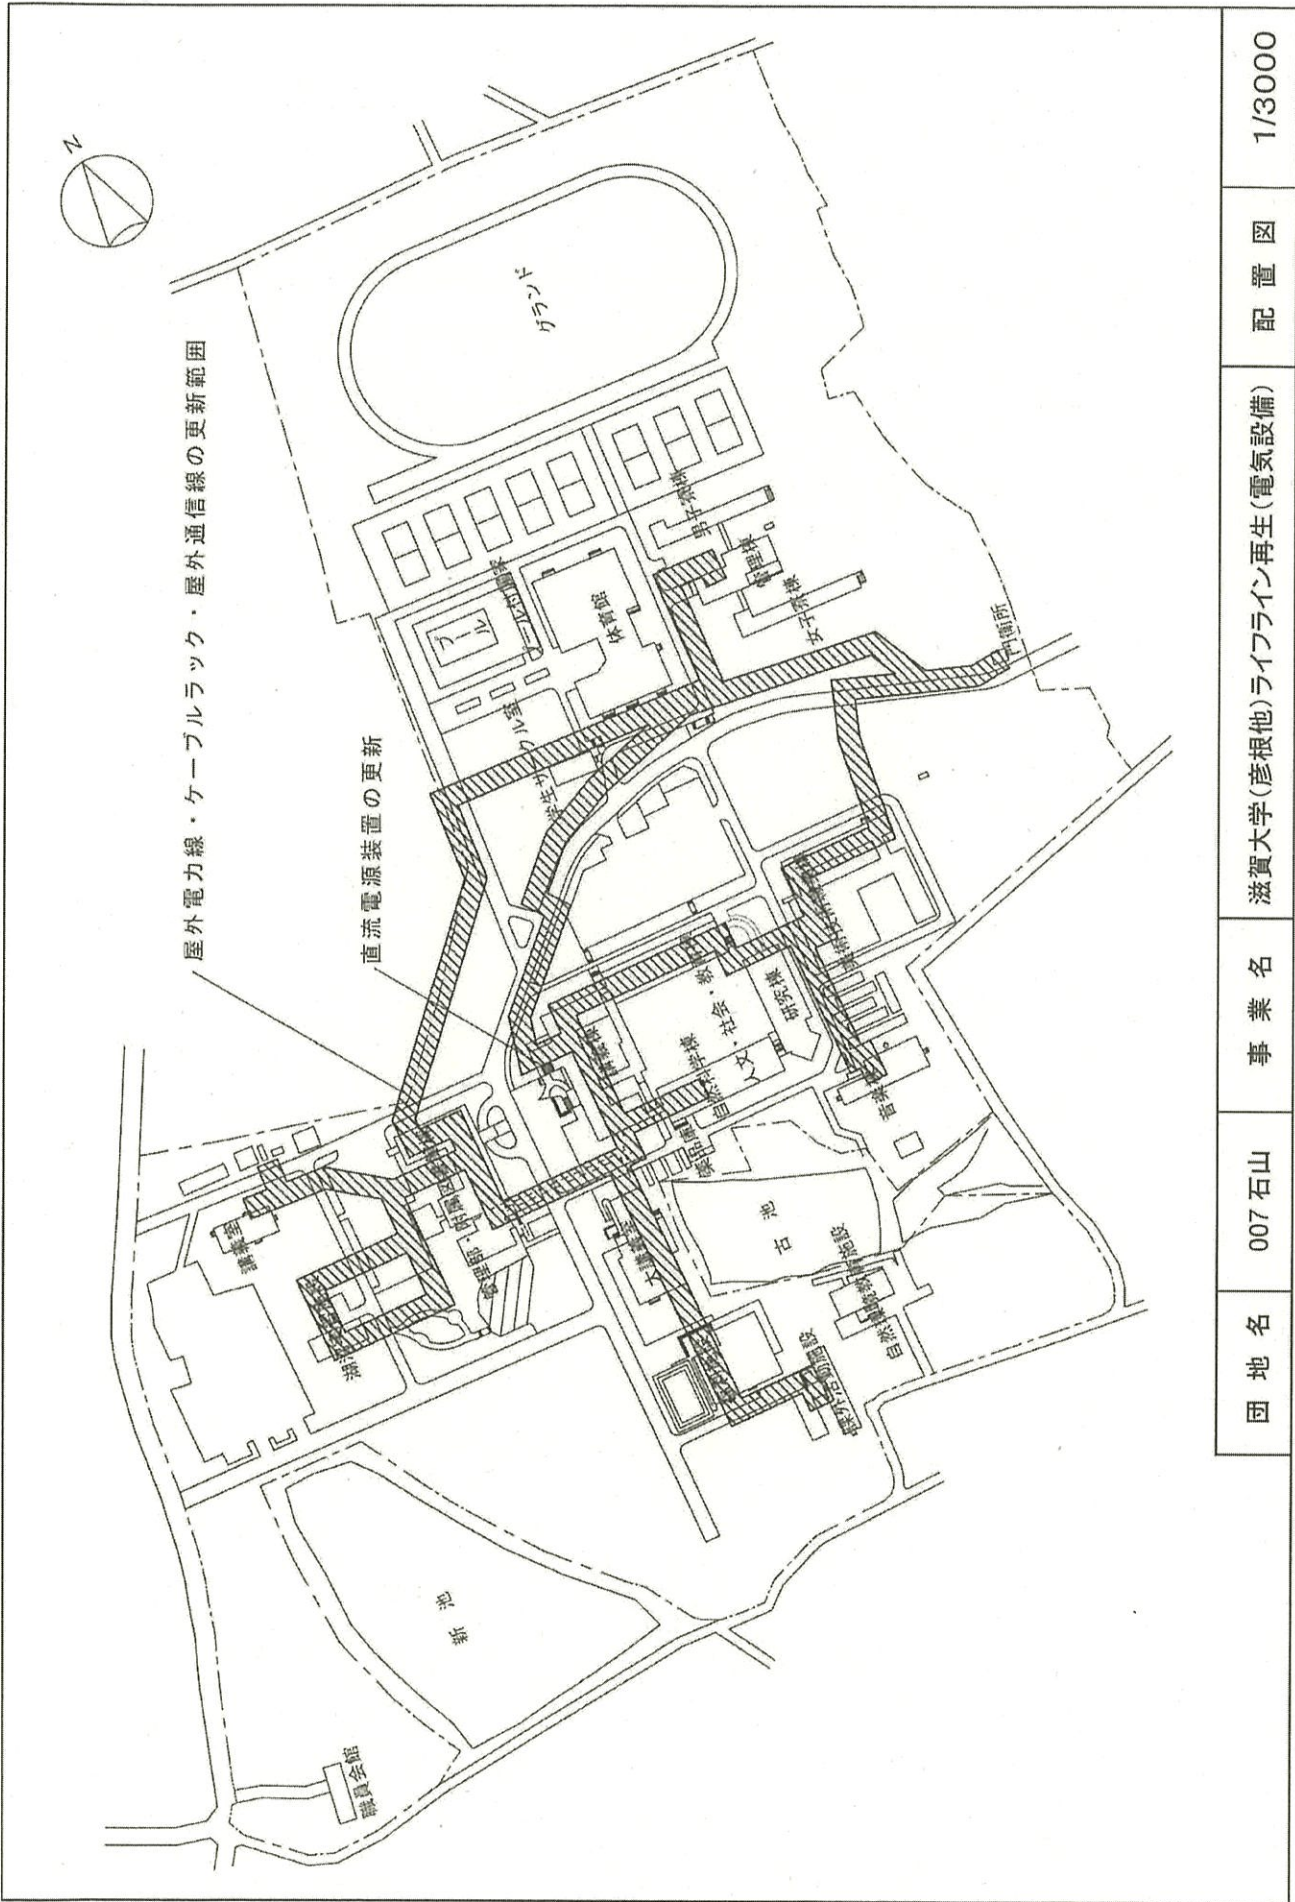


配置図 1/3000

滋賀大学(彦根他)ライフライン再生(電気設備)

事業名


007 石山

団地名

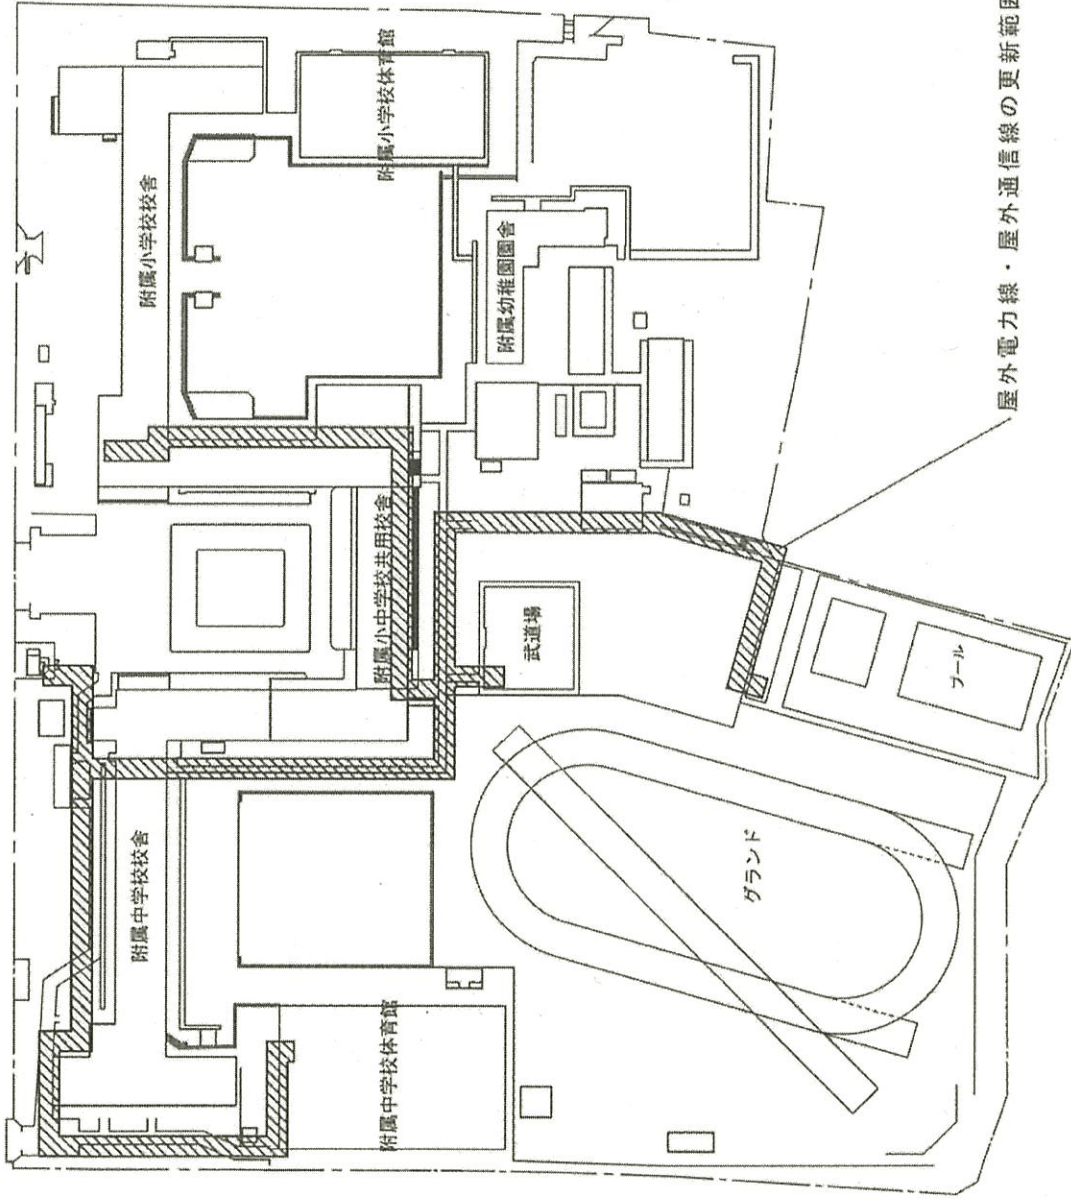


屋外電力線・屋外通信線の更新範囲

団地名	008 膳所	事業名	滋賀大学(彦根他)ライフライン再生(電気設備)	配置図	1/1500
-----	--------	-----	-------------------------	-----	--------

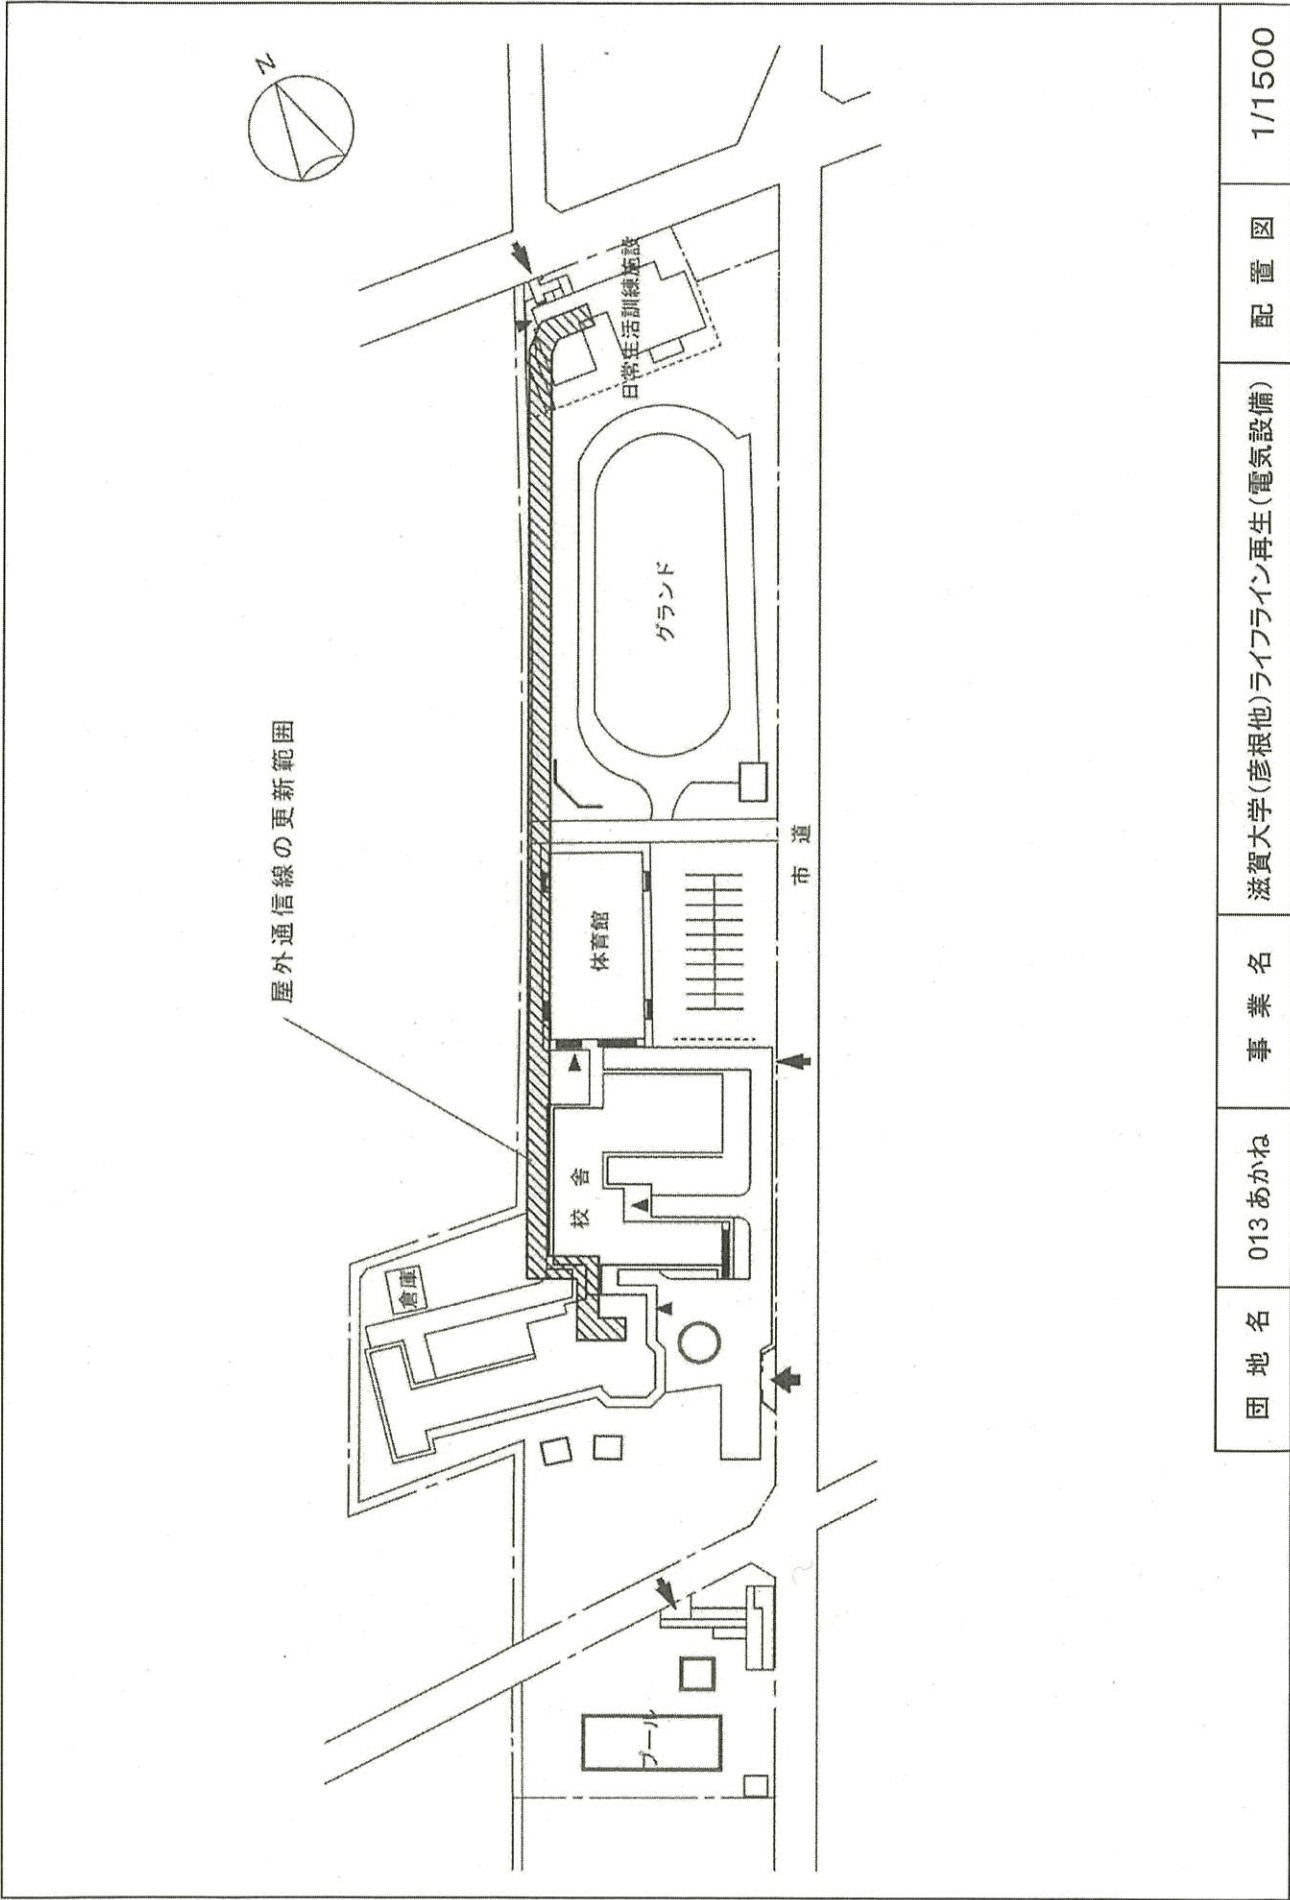

団地名	013 あかね	事業名	滋賀大学(彦根他)ライフライン再生(電気設備)	配置図	1/1500
-----	---------	-----	-------------------------	-----	--------

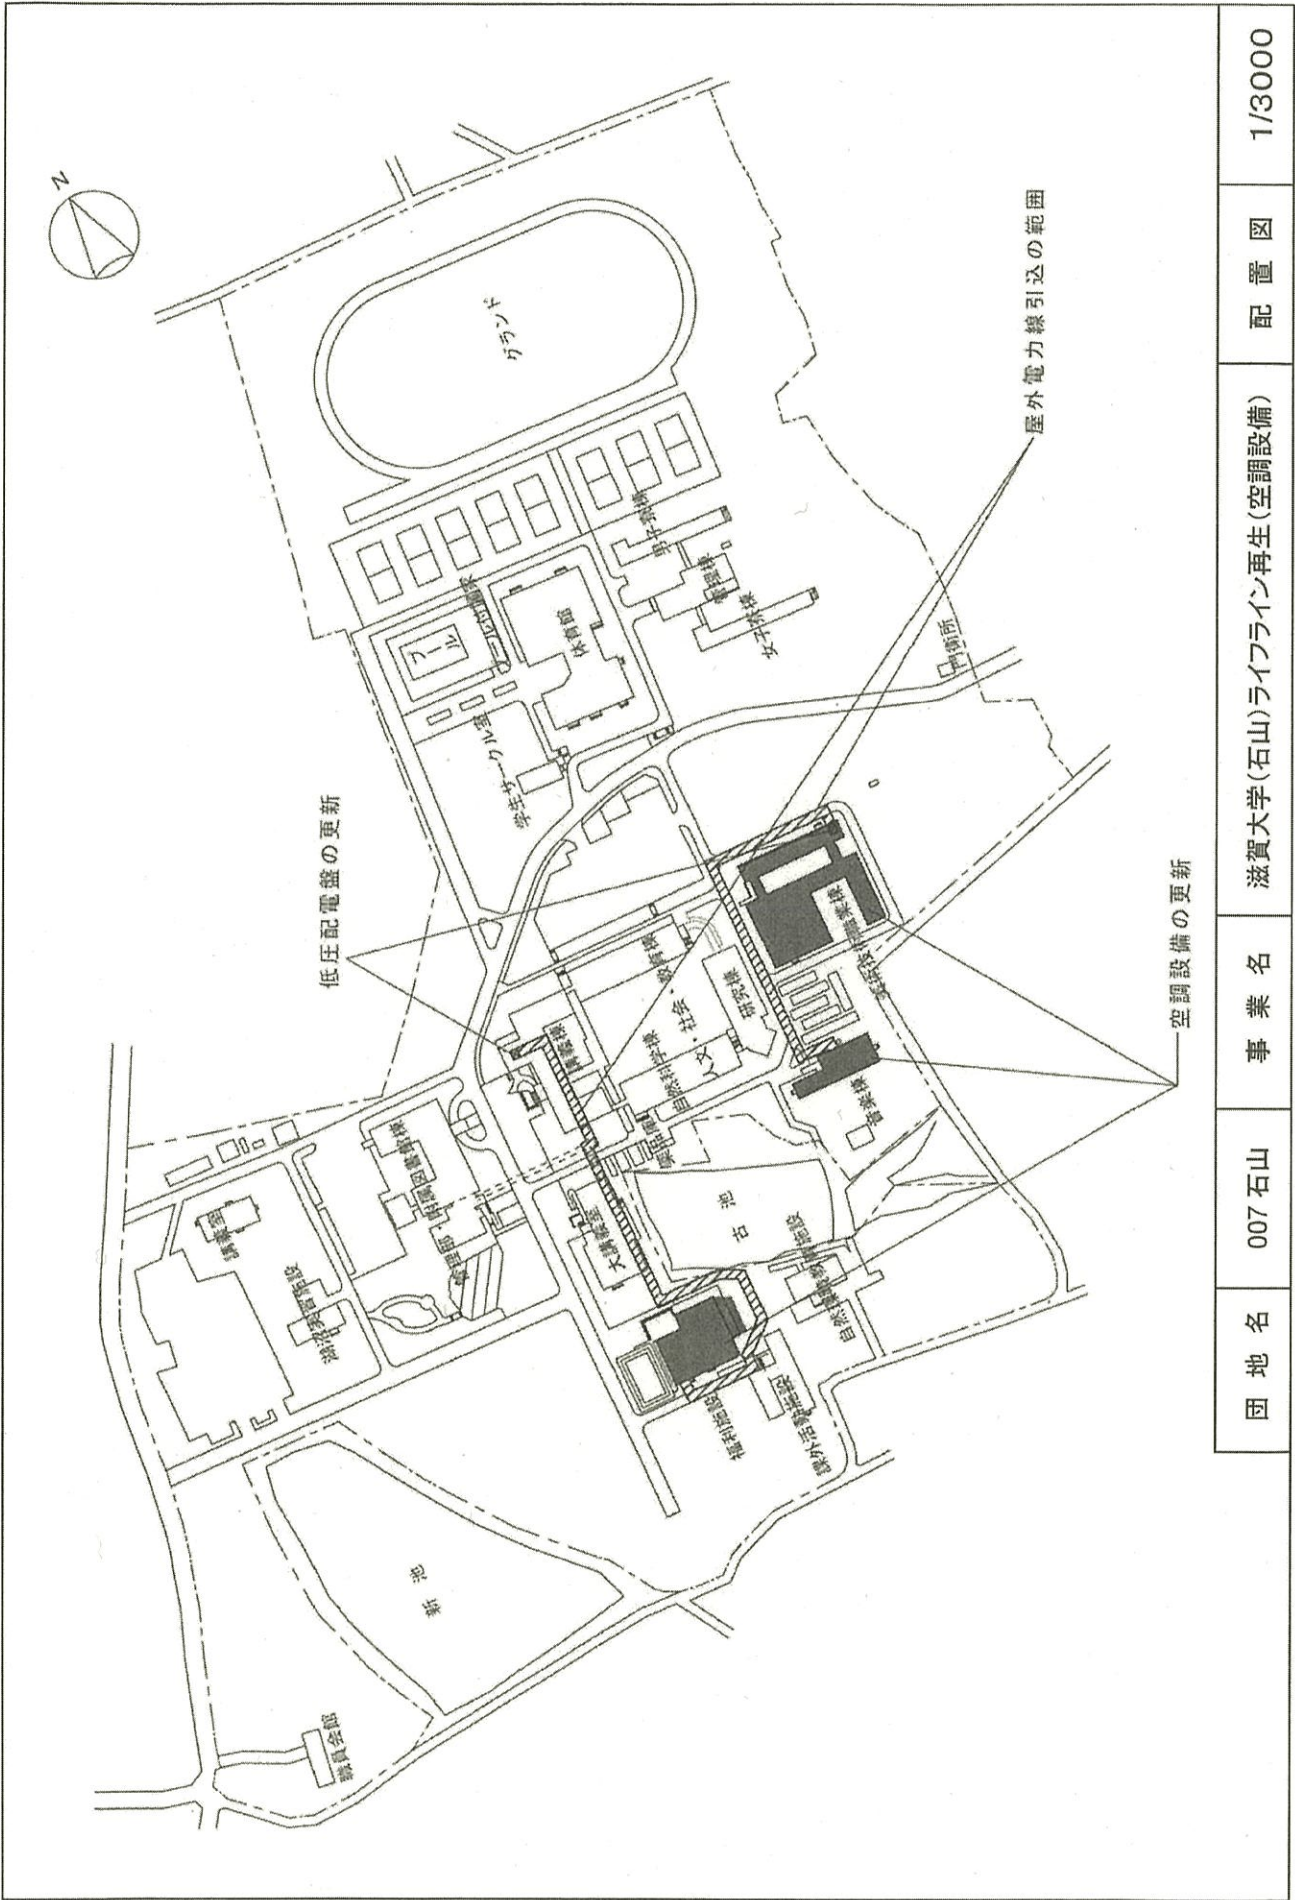

1/3000


配置図

滋賀大学(石山)ライフライン再生(空調設備)

事業名

007石山

団地名

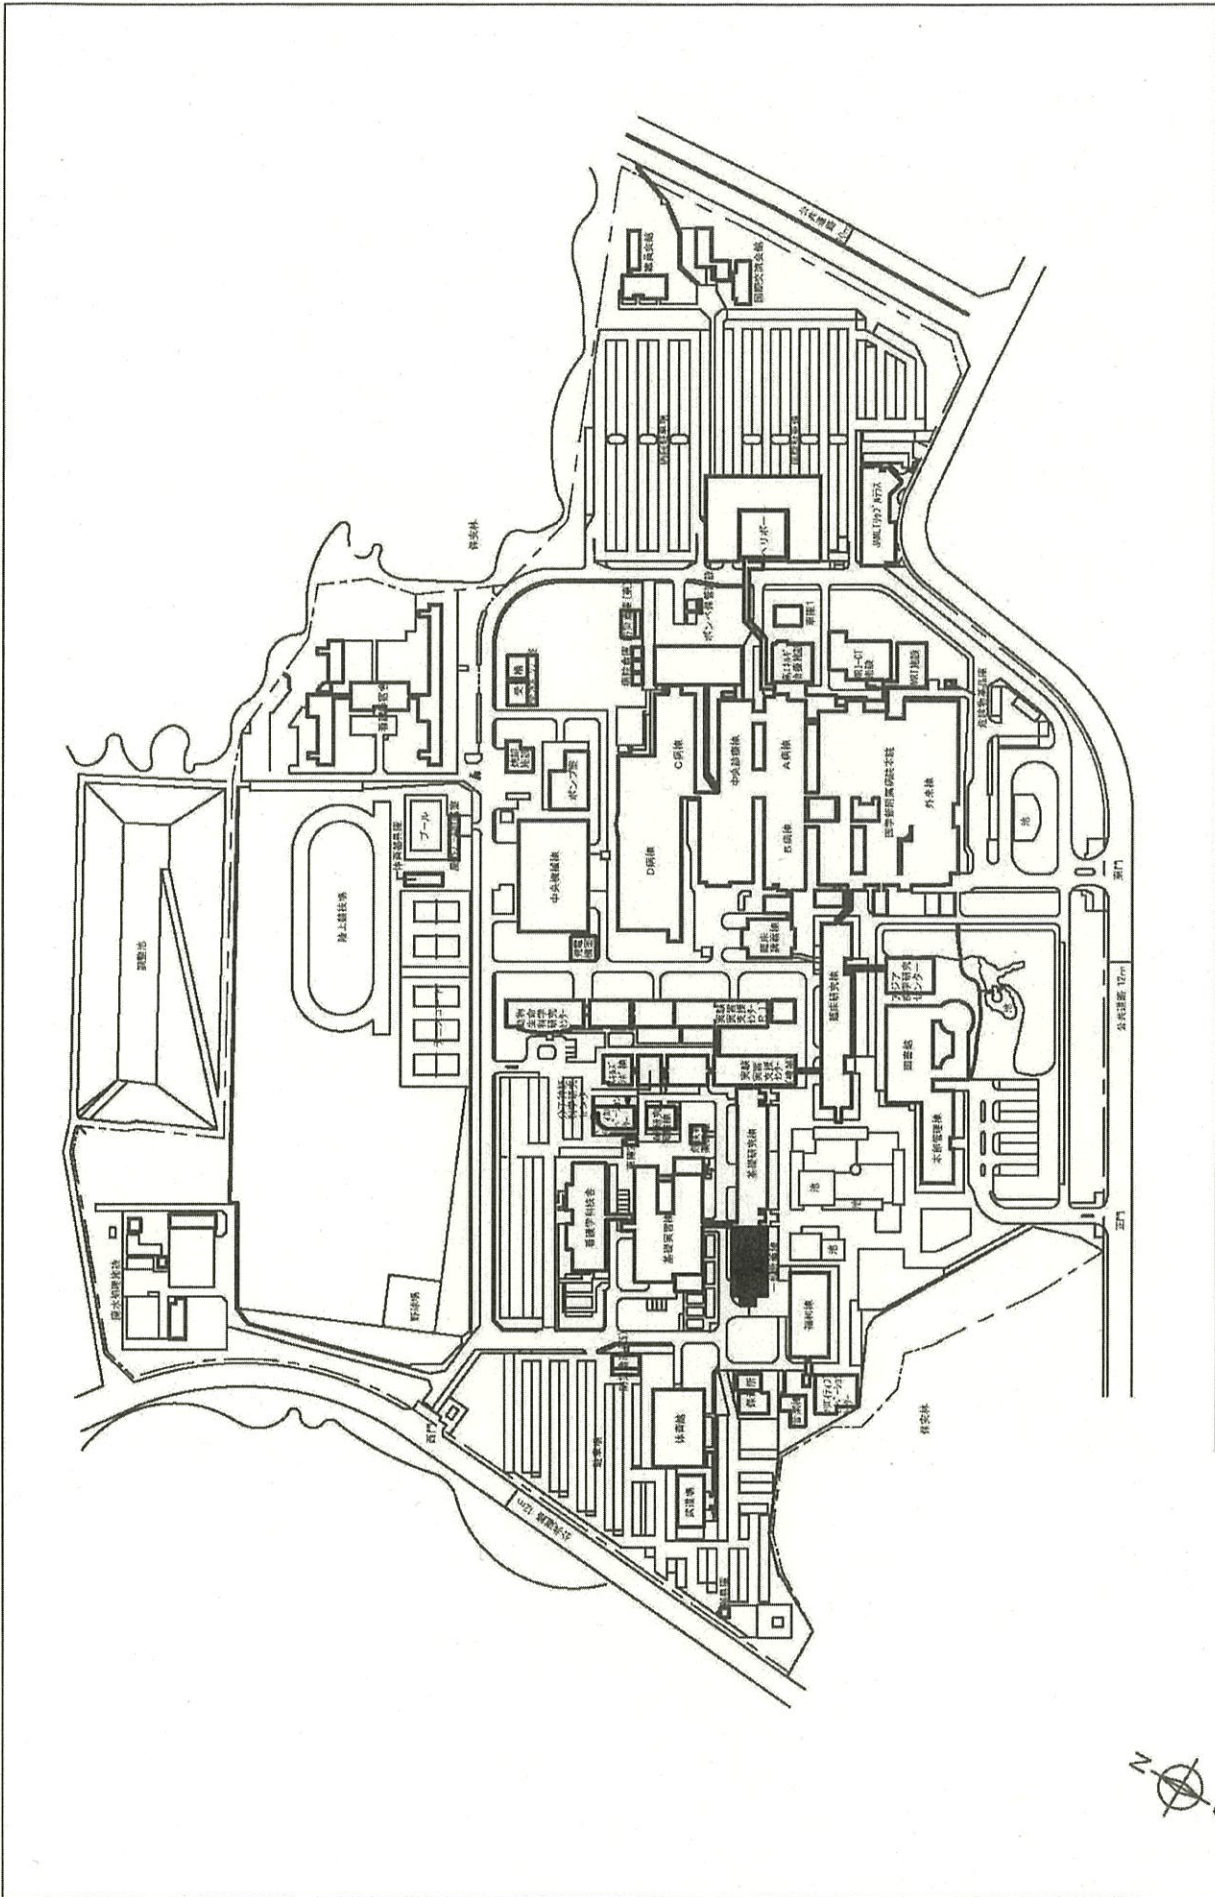

1/4000

配置図

滋賀医科大学(瀬田月輪)講義棟改修


事業名

001 瀬田月輪

団地名





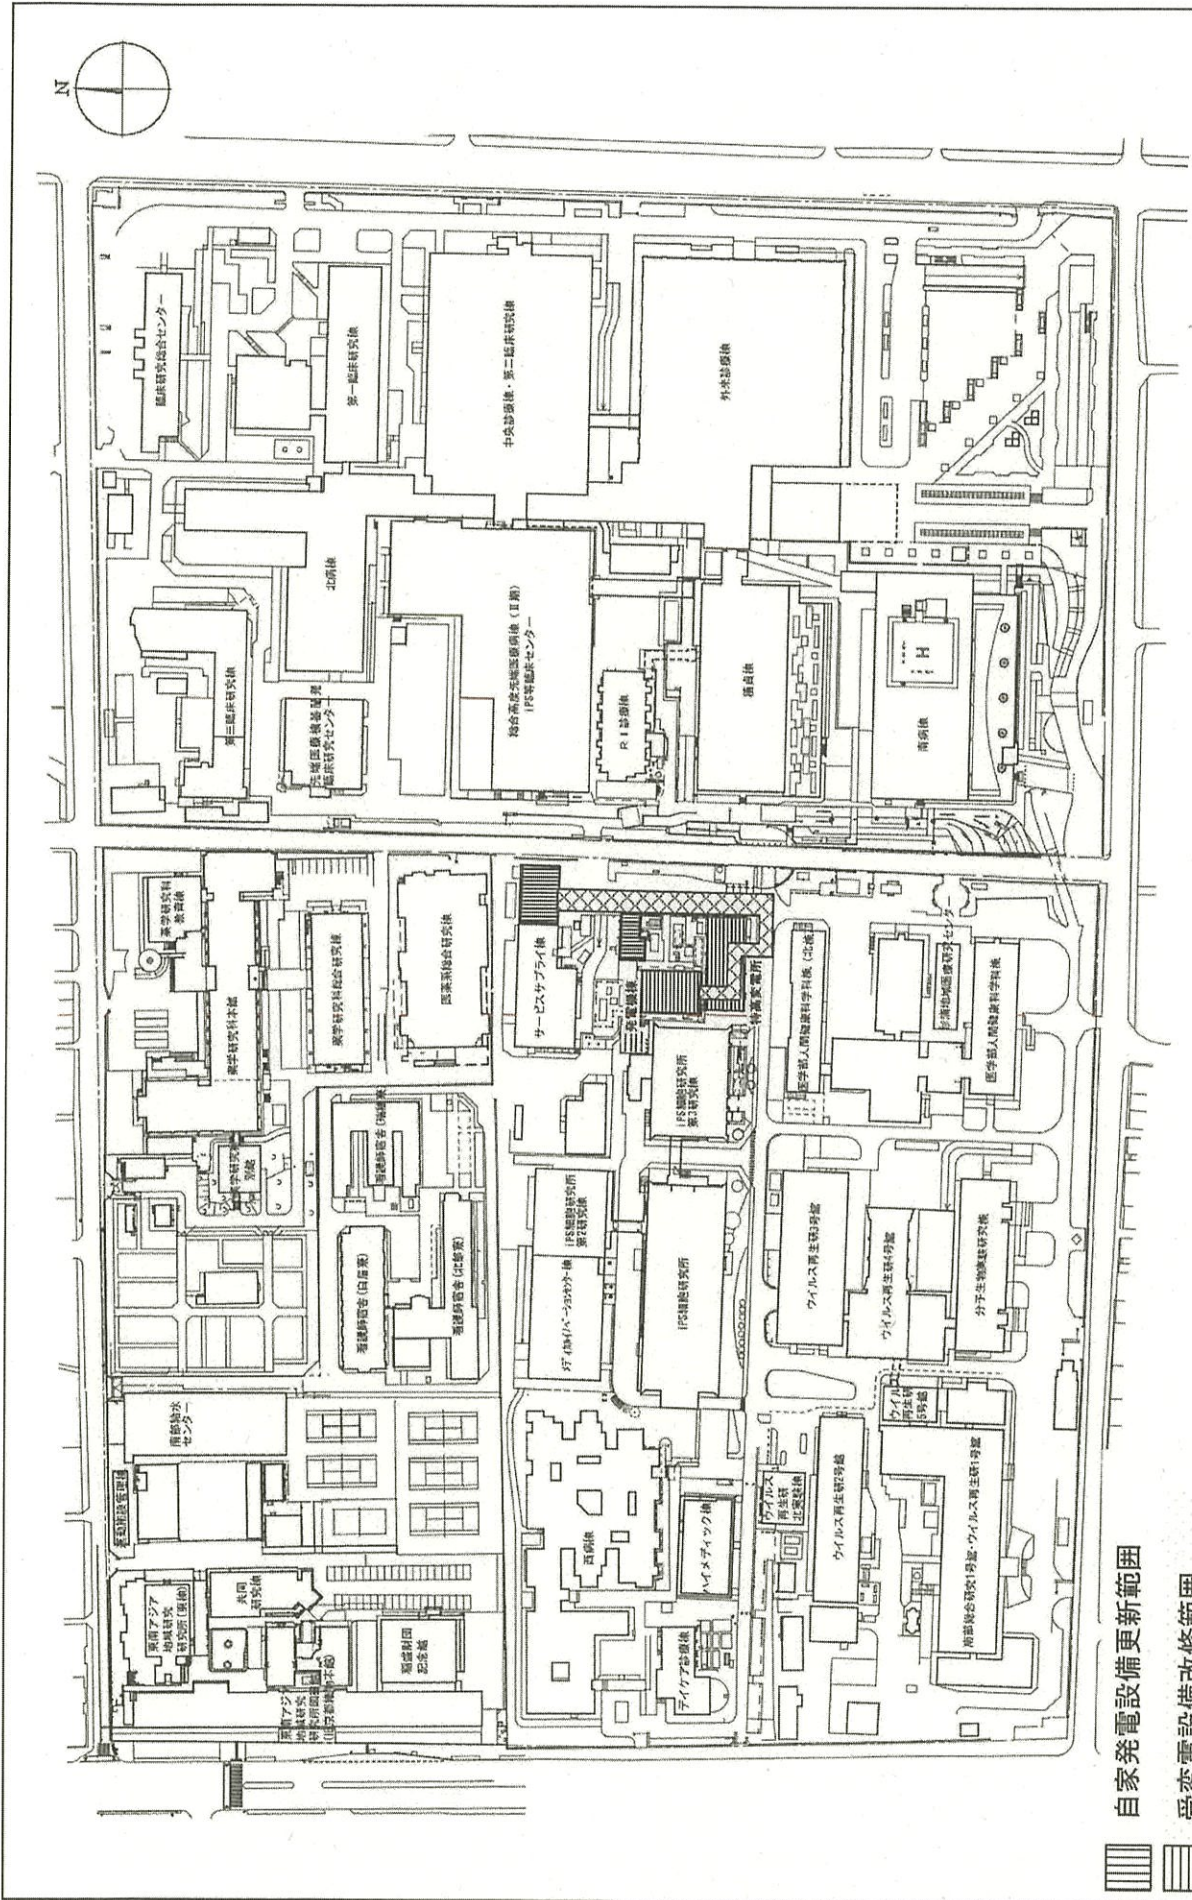



自家発電設備更新範囲

受変電設備改修範囲

屋外配電・通信線路更新範囲




自家発電設備更新範囲	受変電設備改修範囲	屋外配電・通信線路更新範囲	団地名	003 南部	事業名	京都大学(医病)ライフライン再生 (自家発電設備)	配置図	1/2500
------------	-----------	---------------	-----	--------	-----	------------------------------	-----	--------

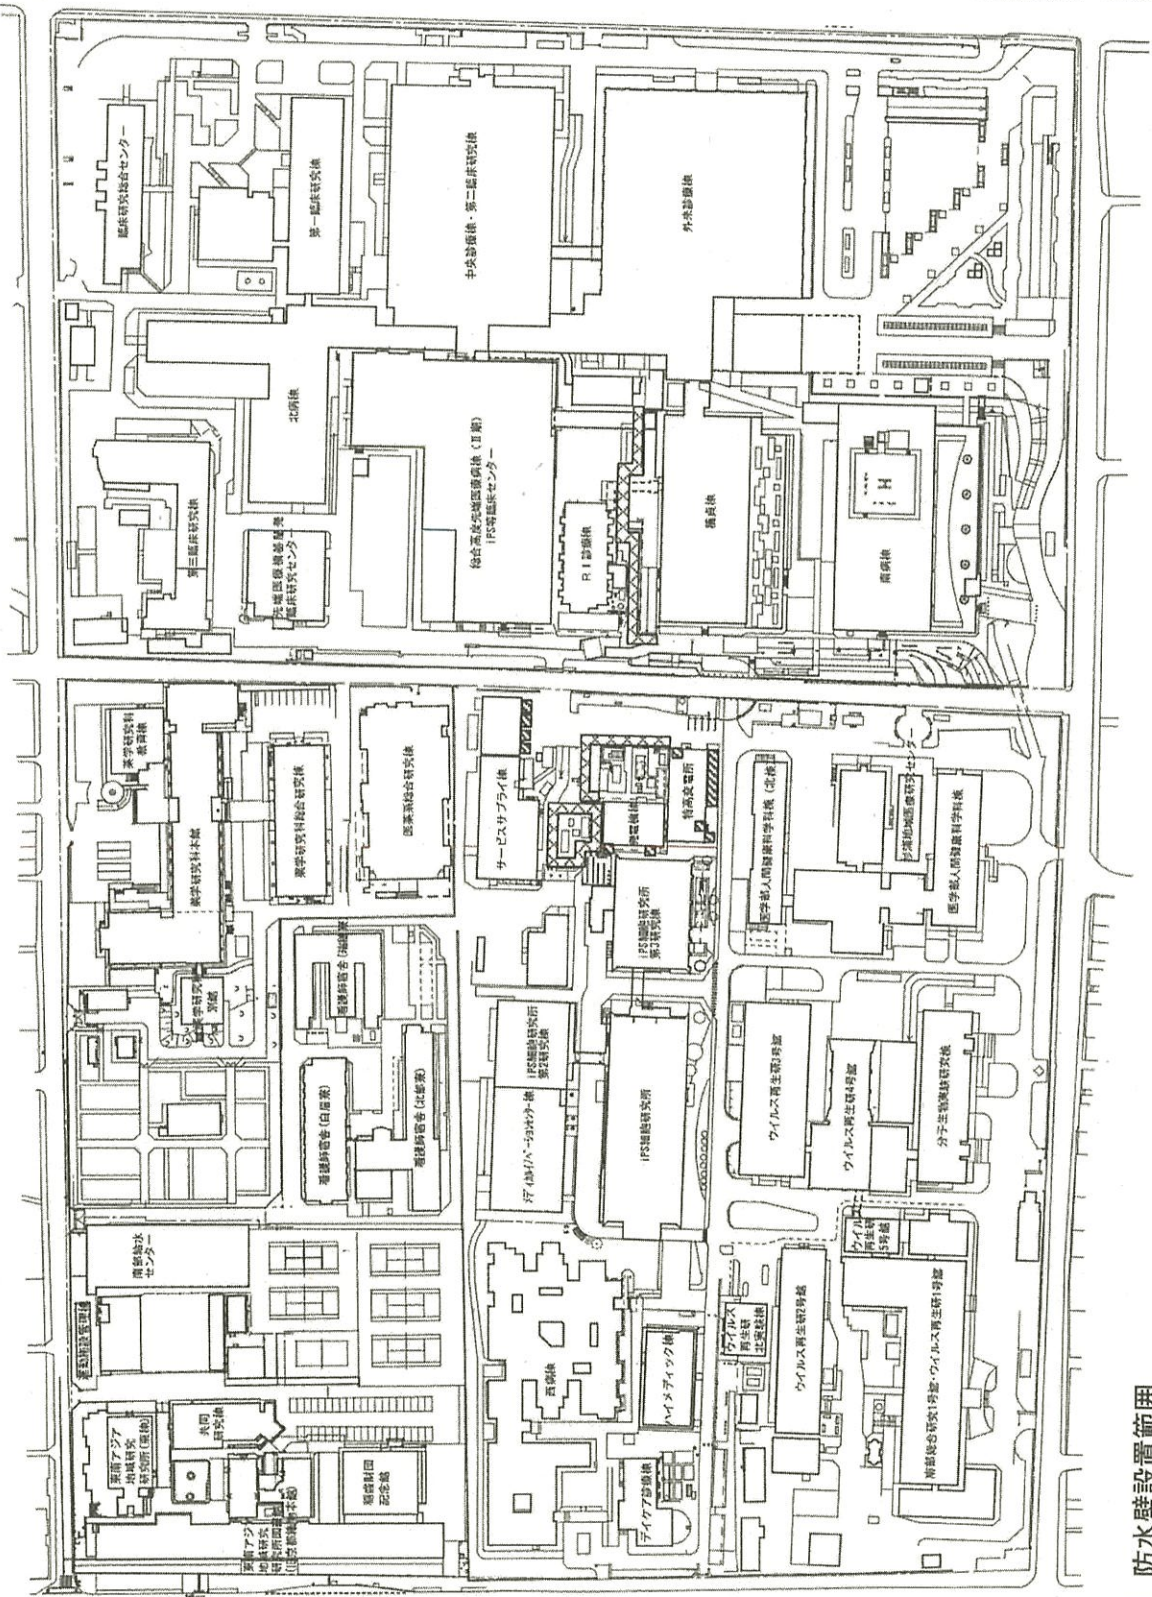 


-  防水壁設置範囲
-  防水板設置範囲


団地名	003 南部	事業名	京都大学(医病)基幹・環境整備(浸水対策)	配置図	1/2500
-----	--------	-----	-----------------------	-----	--------

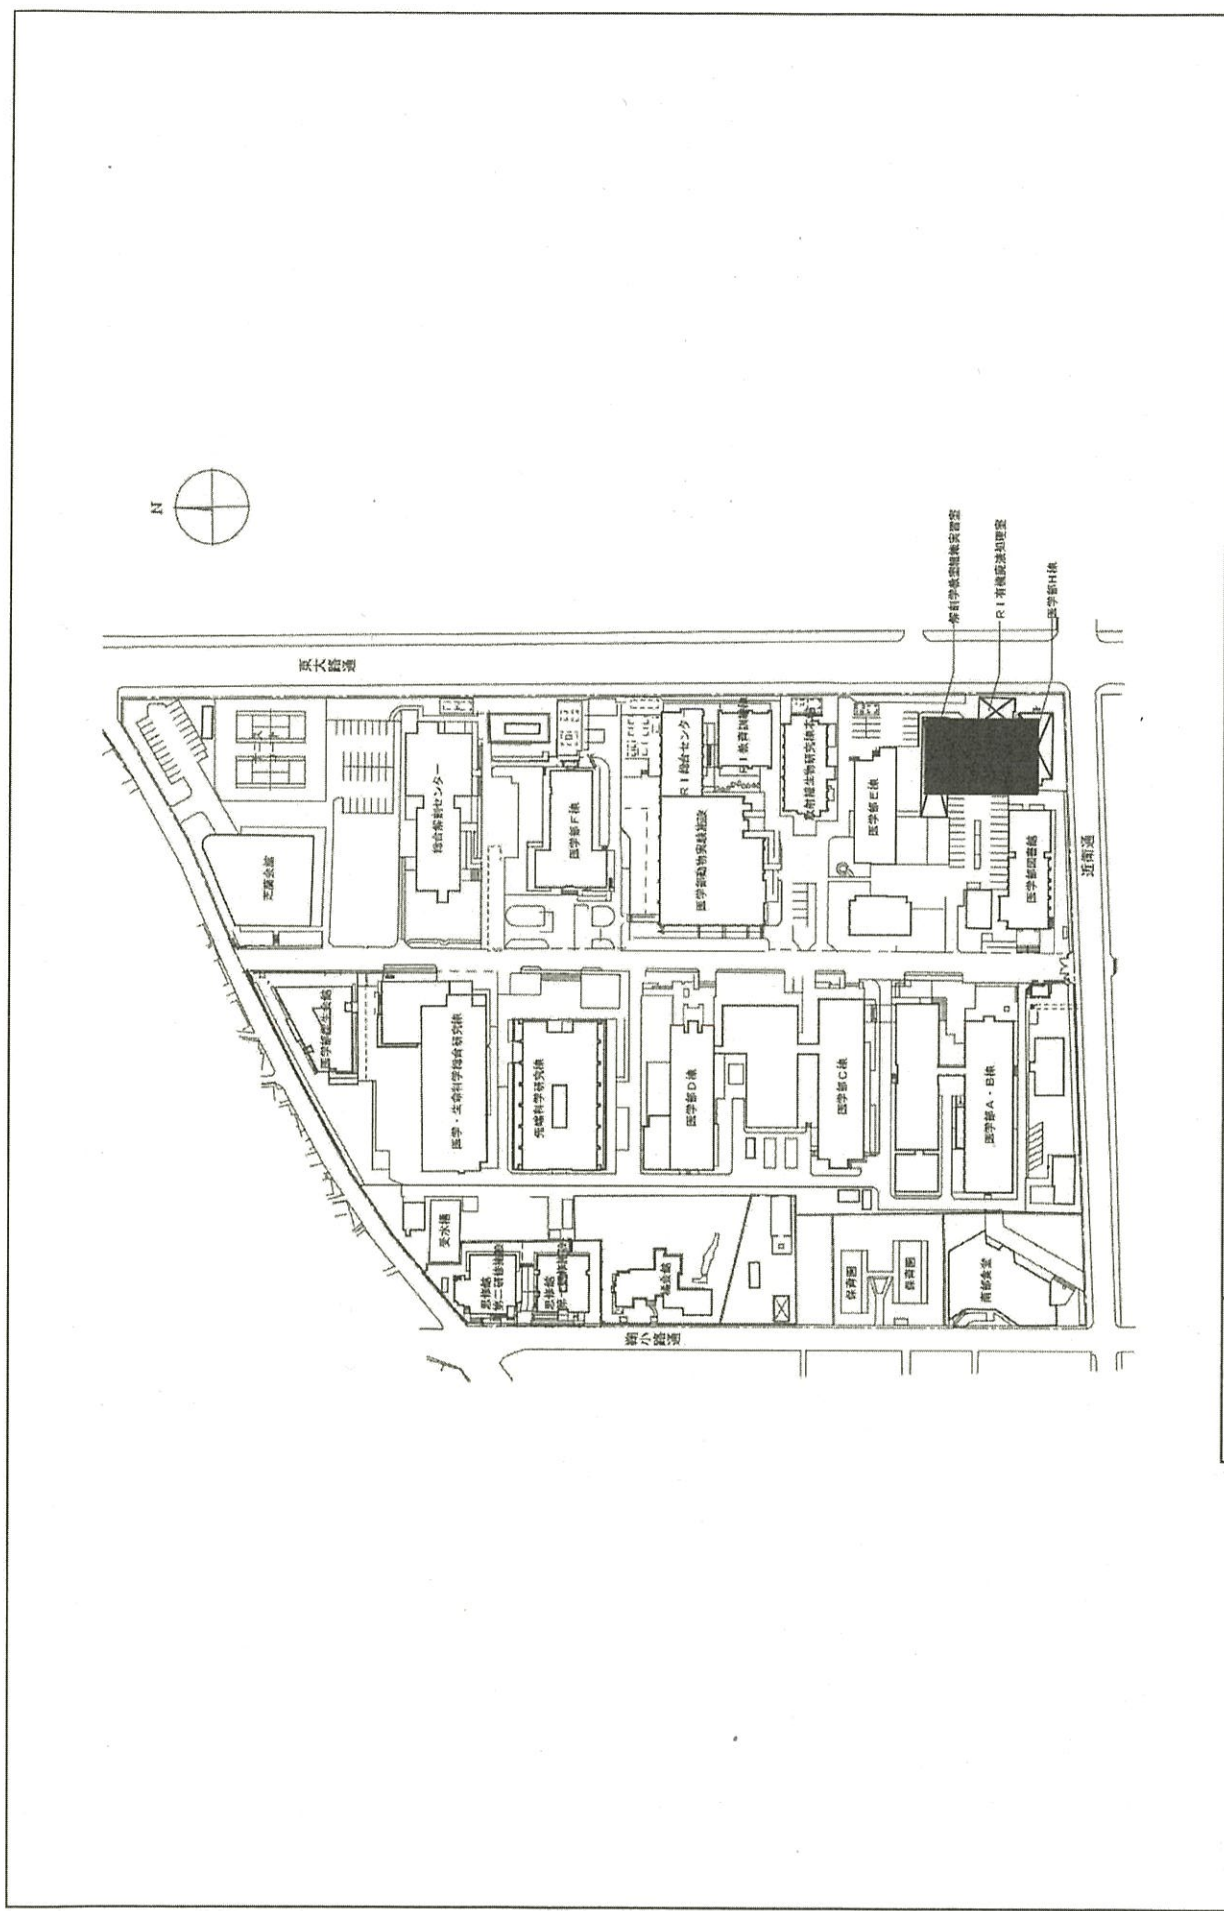

団地名	003 南部	事業名	京都大学(吉田)がん免疫総合研究センター	配置図	1/2500
-----	--------	-----	----------------------	-----	--------

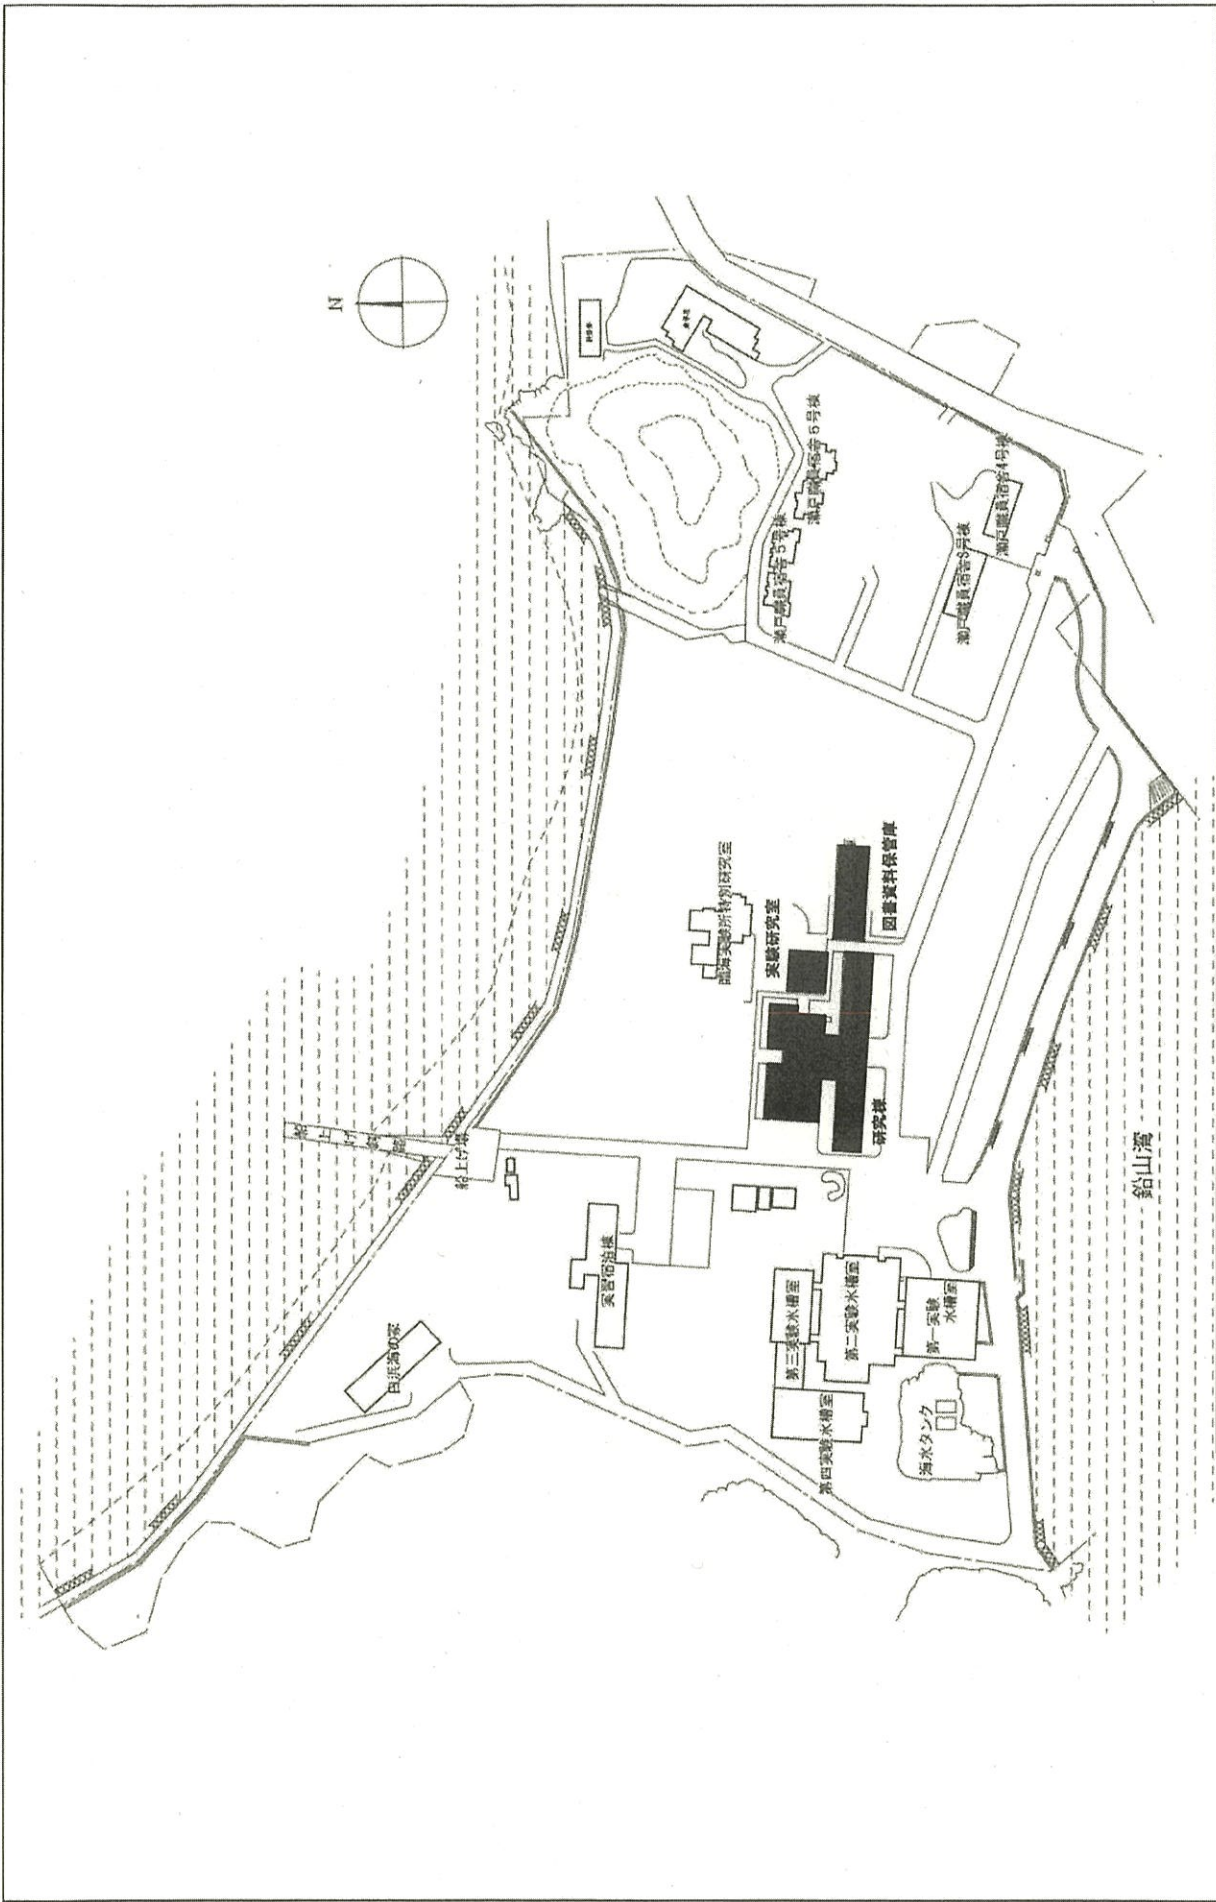

団地名	040 瀬戸	事業名	京都大学(瀬戸)実験研究棟改修(生物学系)	配置図	1/2000
-----	--------	-----	-----------------------	-----	--------

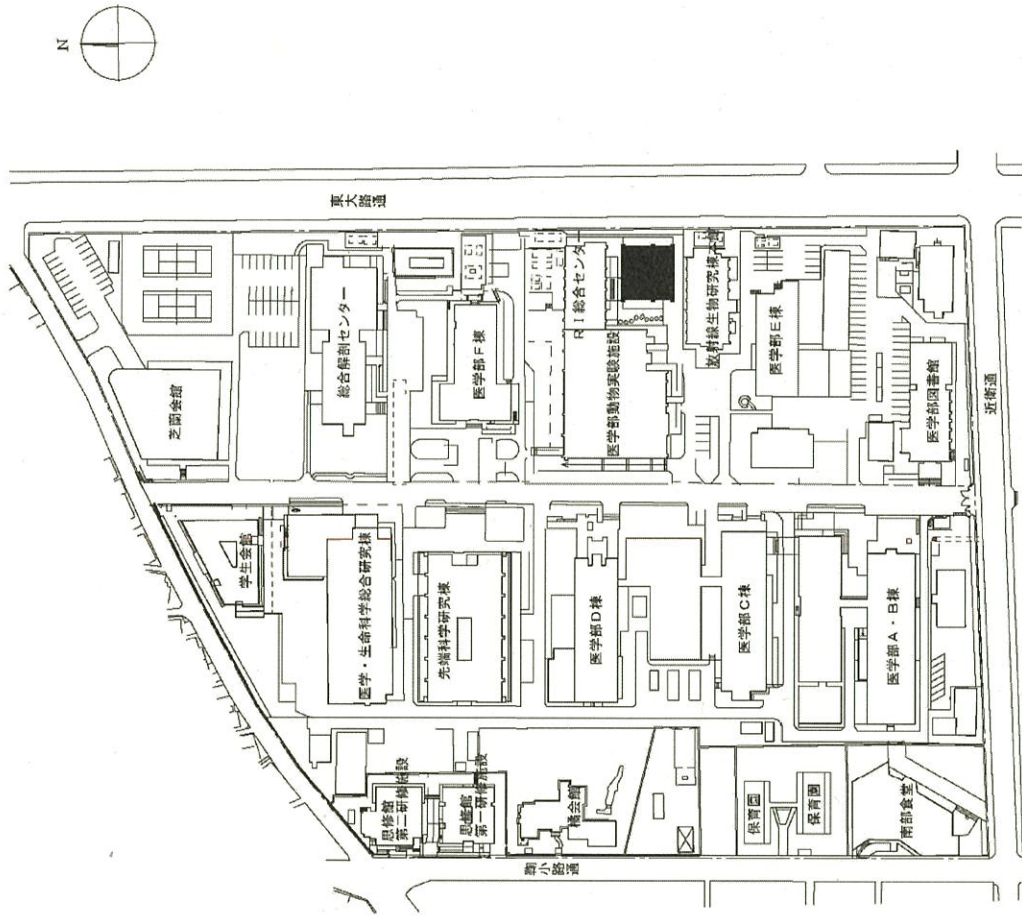

団地名


003 南部

事業名

京都大学(吉田)長寿命化促進事業

配置図

1/2500

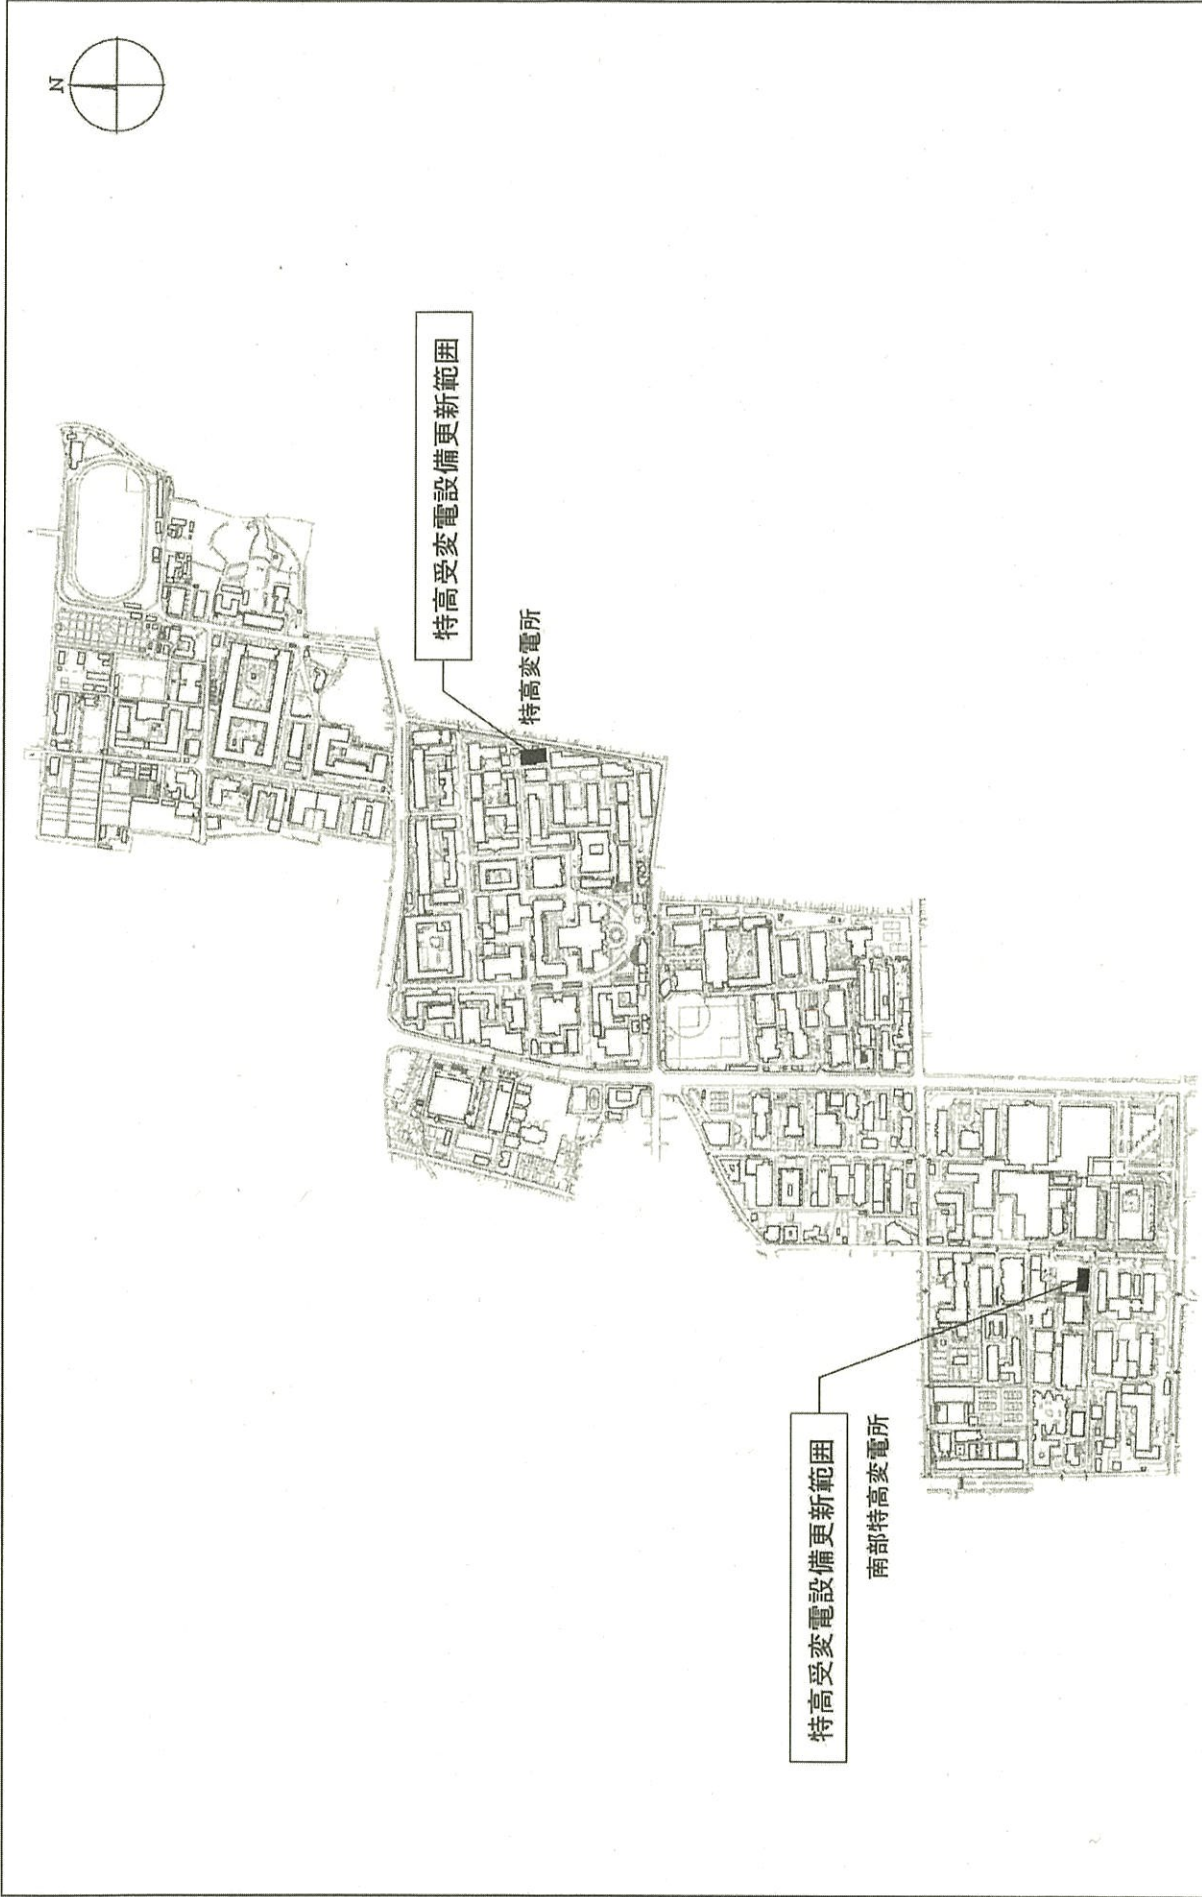

1/10000


配置図

京都大学(吉田)ライフライン再生Ⅱ  
(特高受変電設備)

事業名

001 中央

団地名

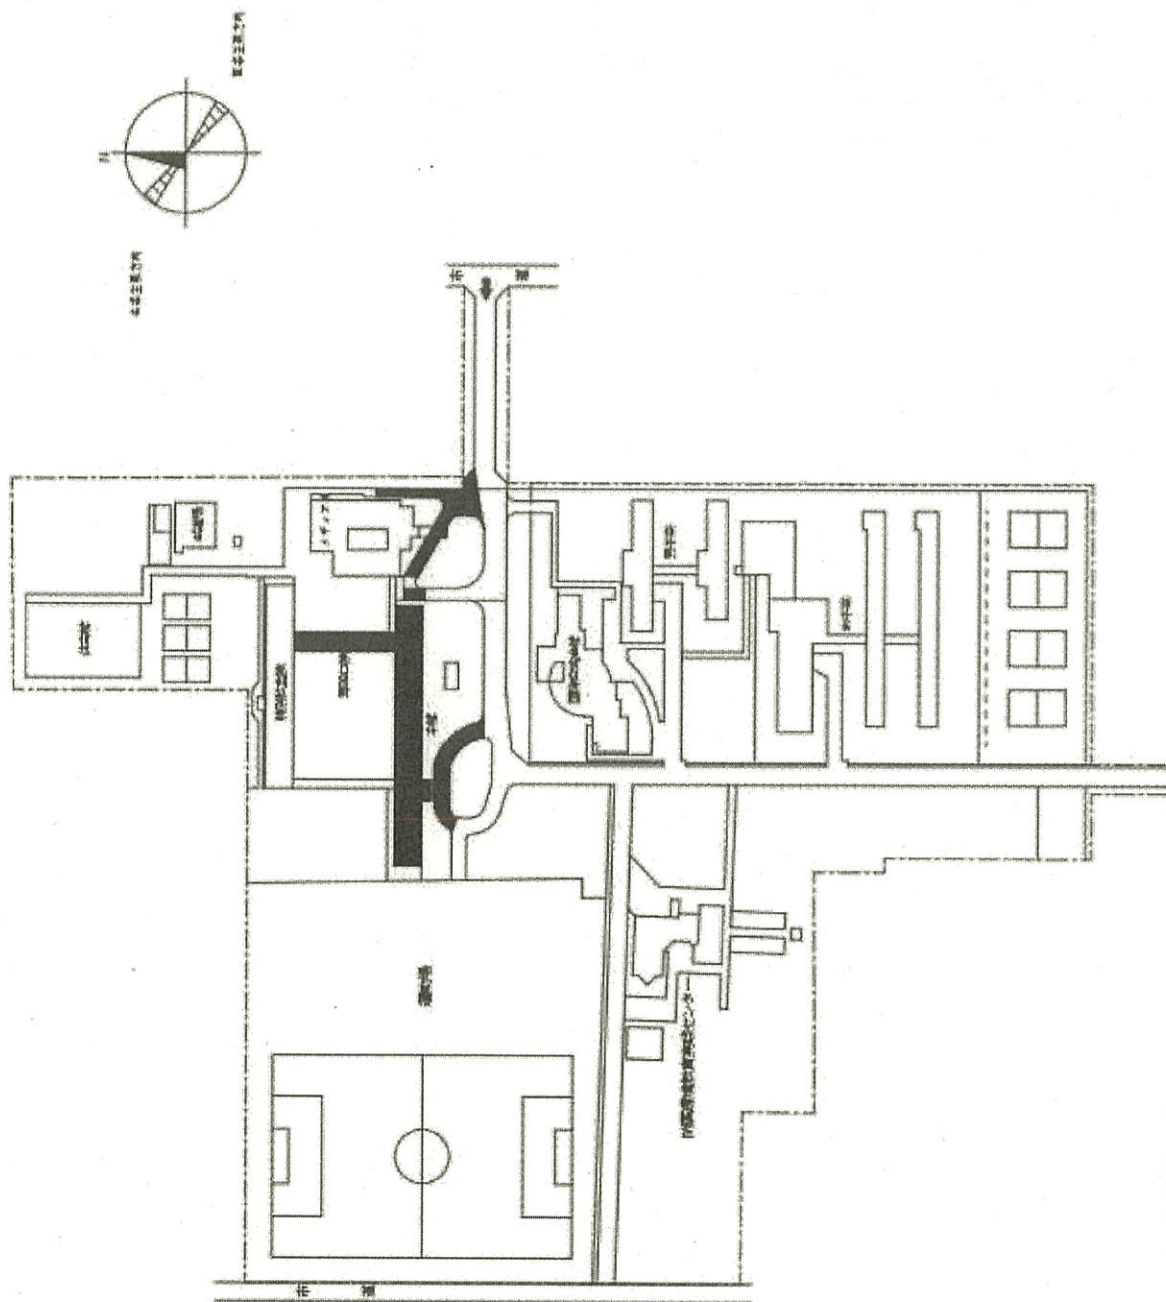

団 地 名


002 越後屋敷

事 業 名

京都教育大学(越後屋敷(附高))校舎改修

配 置 図

1/2,500

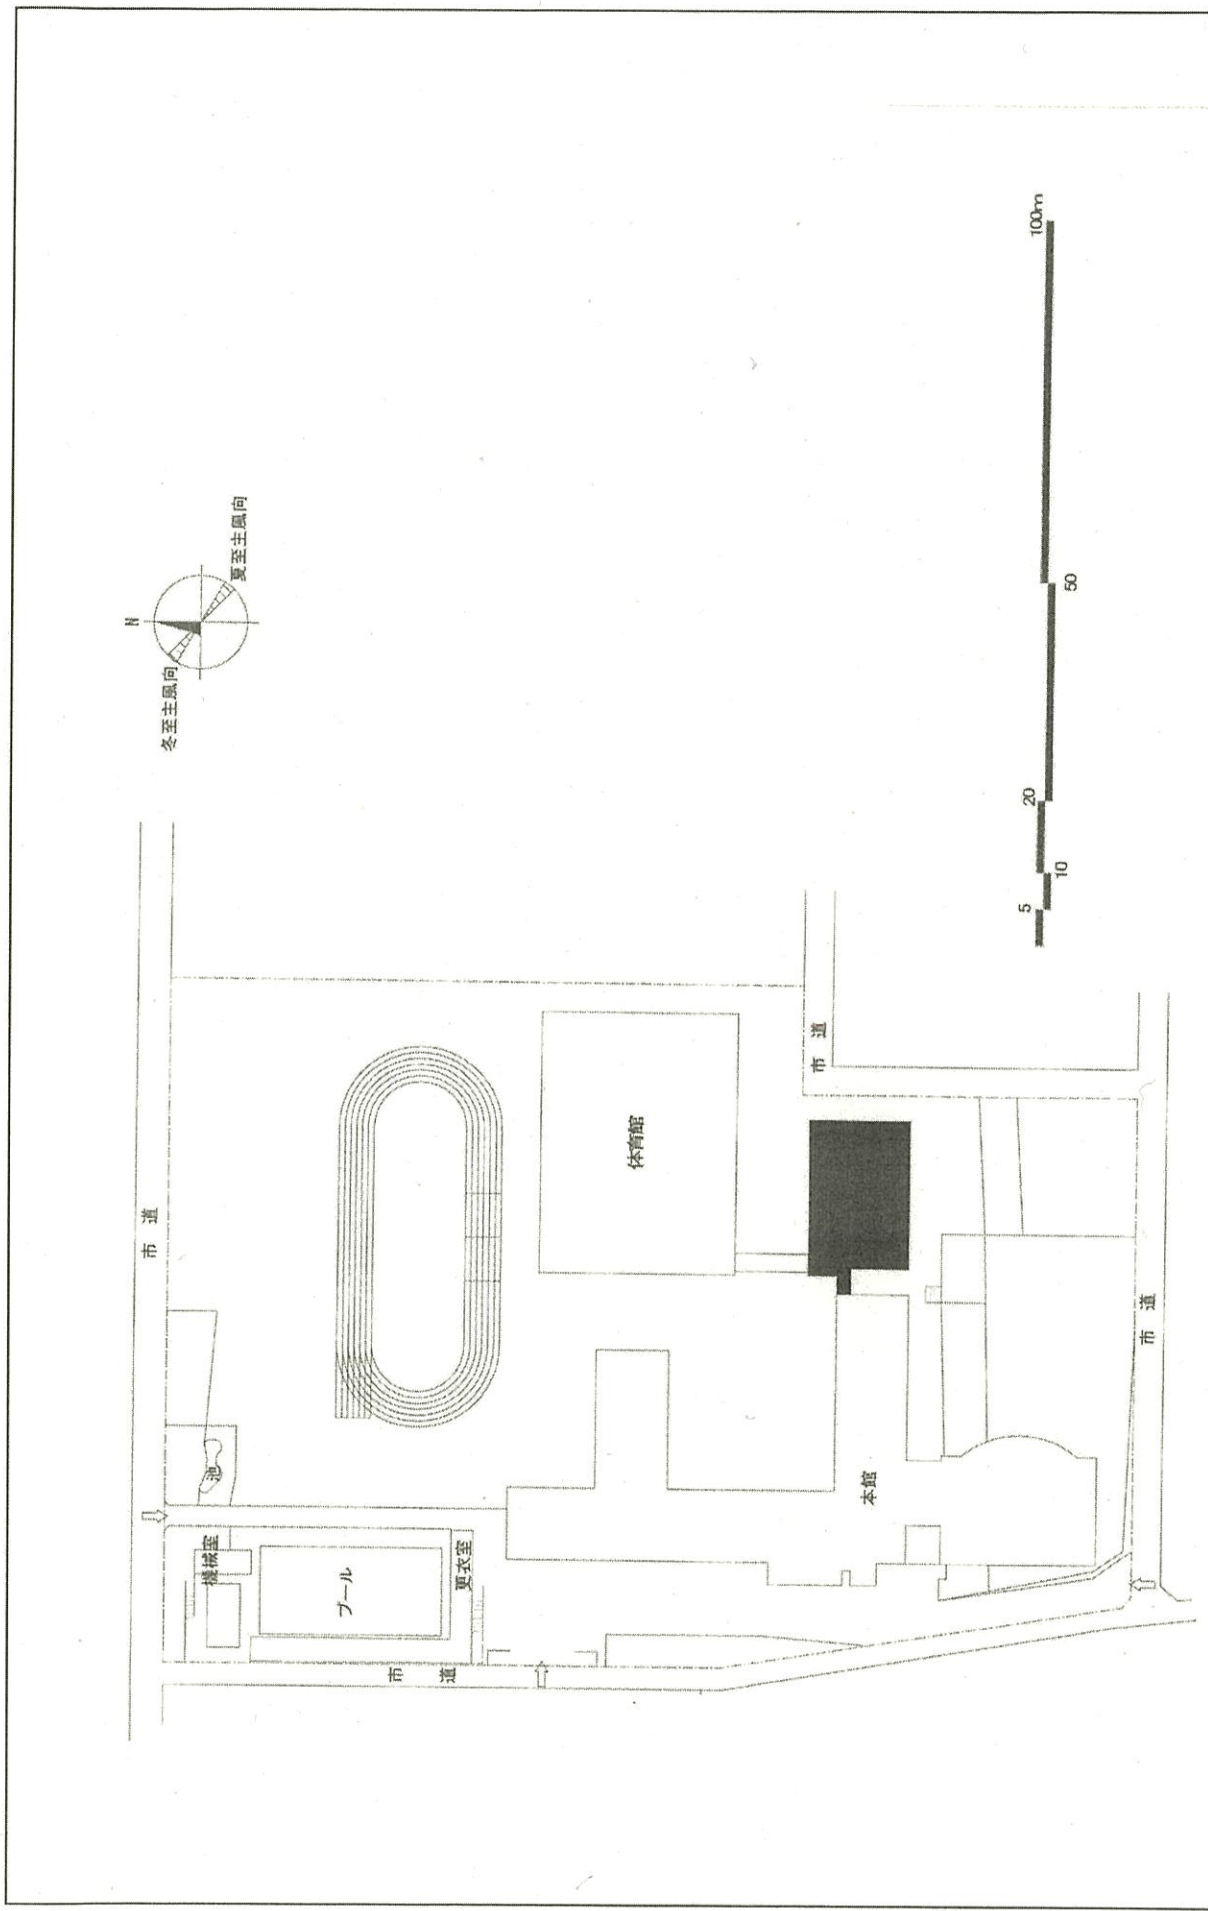


団 地 名	005 筒井伊賀	事 業 名	京都教育大学(筒井伊賀(附小))校舎改修	配 置 図	1/1,000
-------	----------	-------	----------------------	-------	---------





0 10 20 50m

屋外配管・給水設備・機庫設備撤去（井水処理施設の改修）

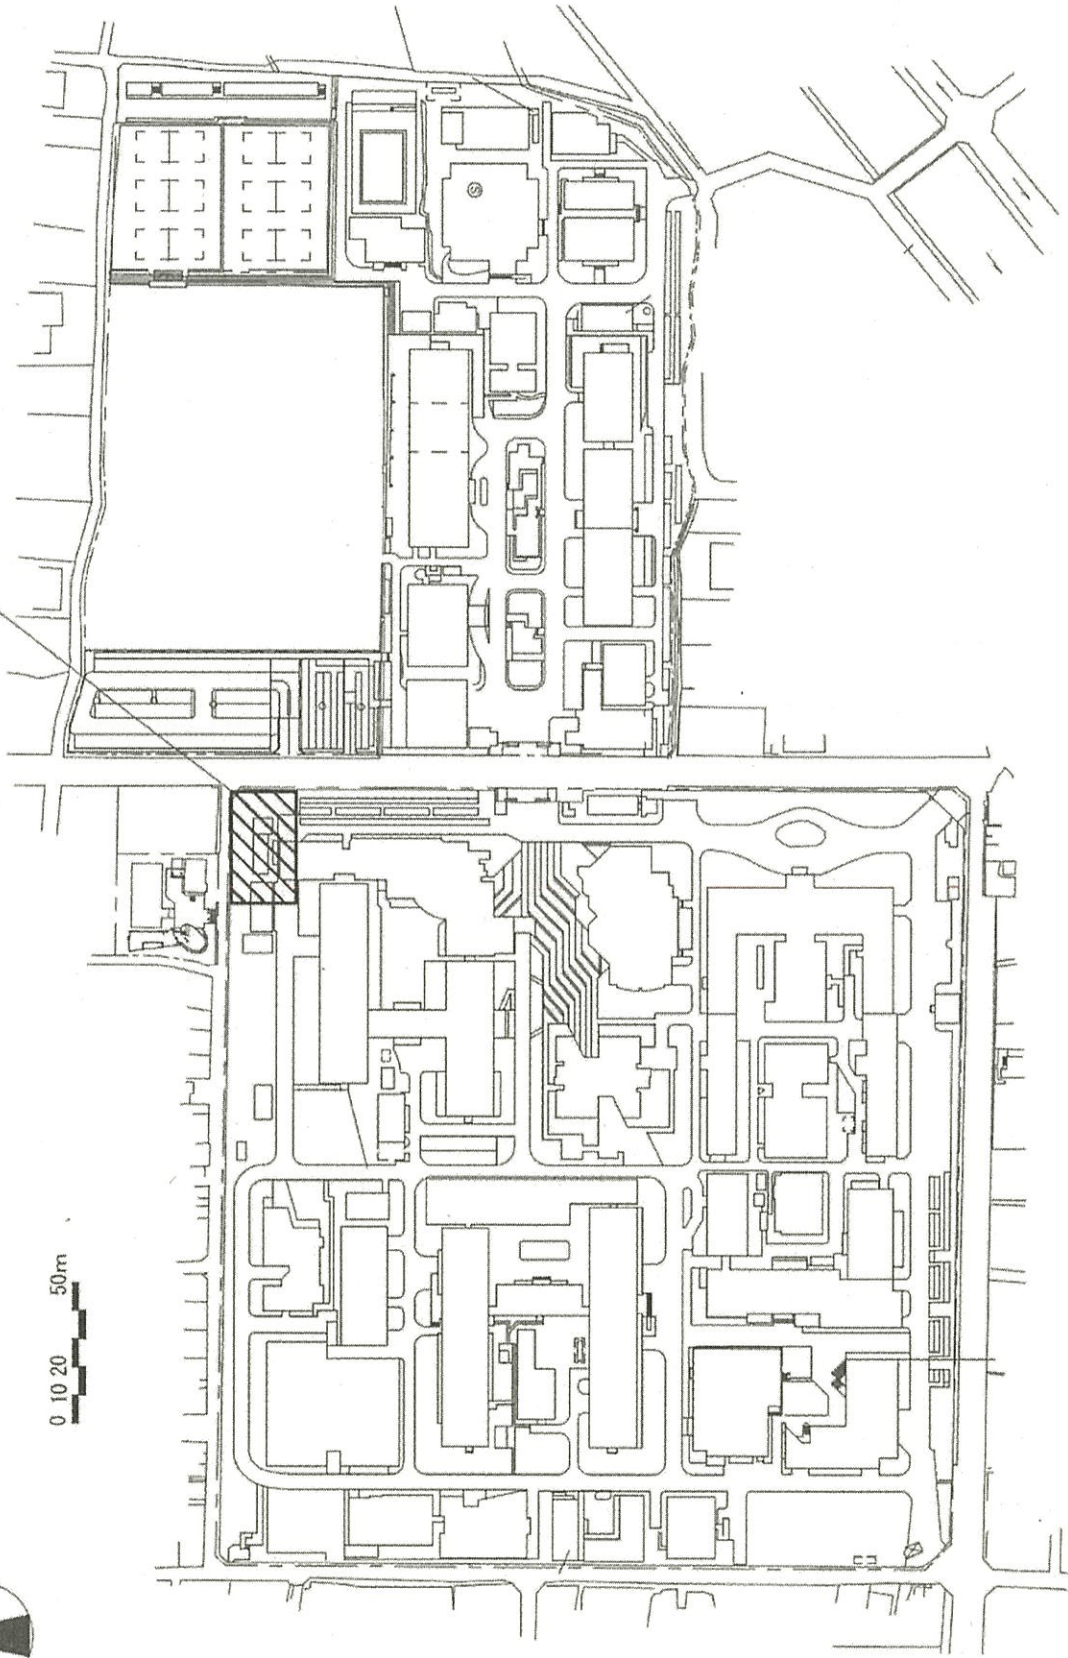


（松ヶ崎）ライフロライン再生（給排水設備）

事業名 京都工芸繊維大学（松ヶ崎）ライフロライン再生（給排水設備）

構内配置図

1/2,500

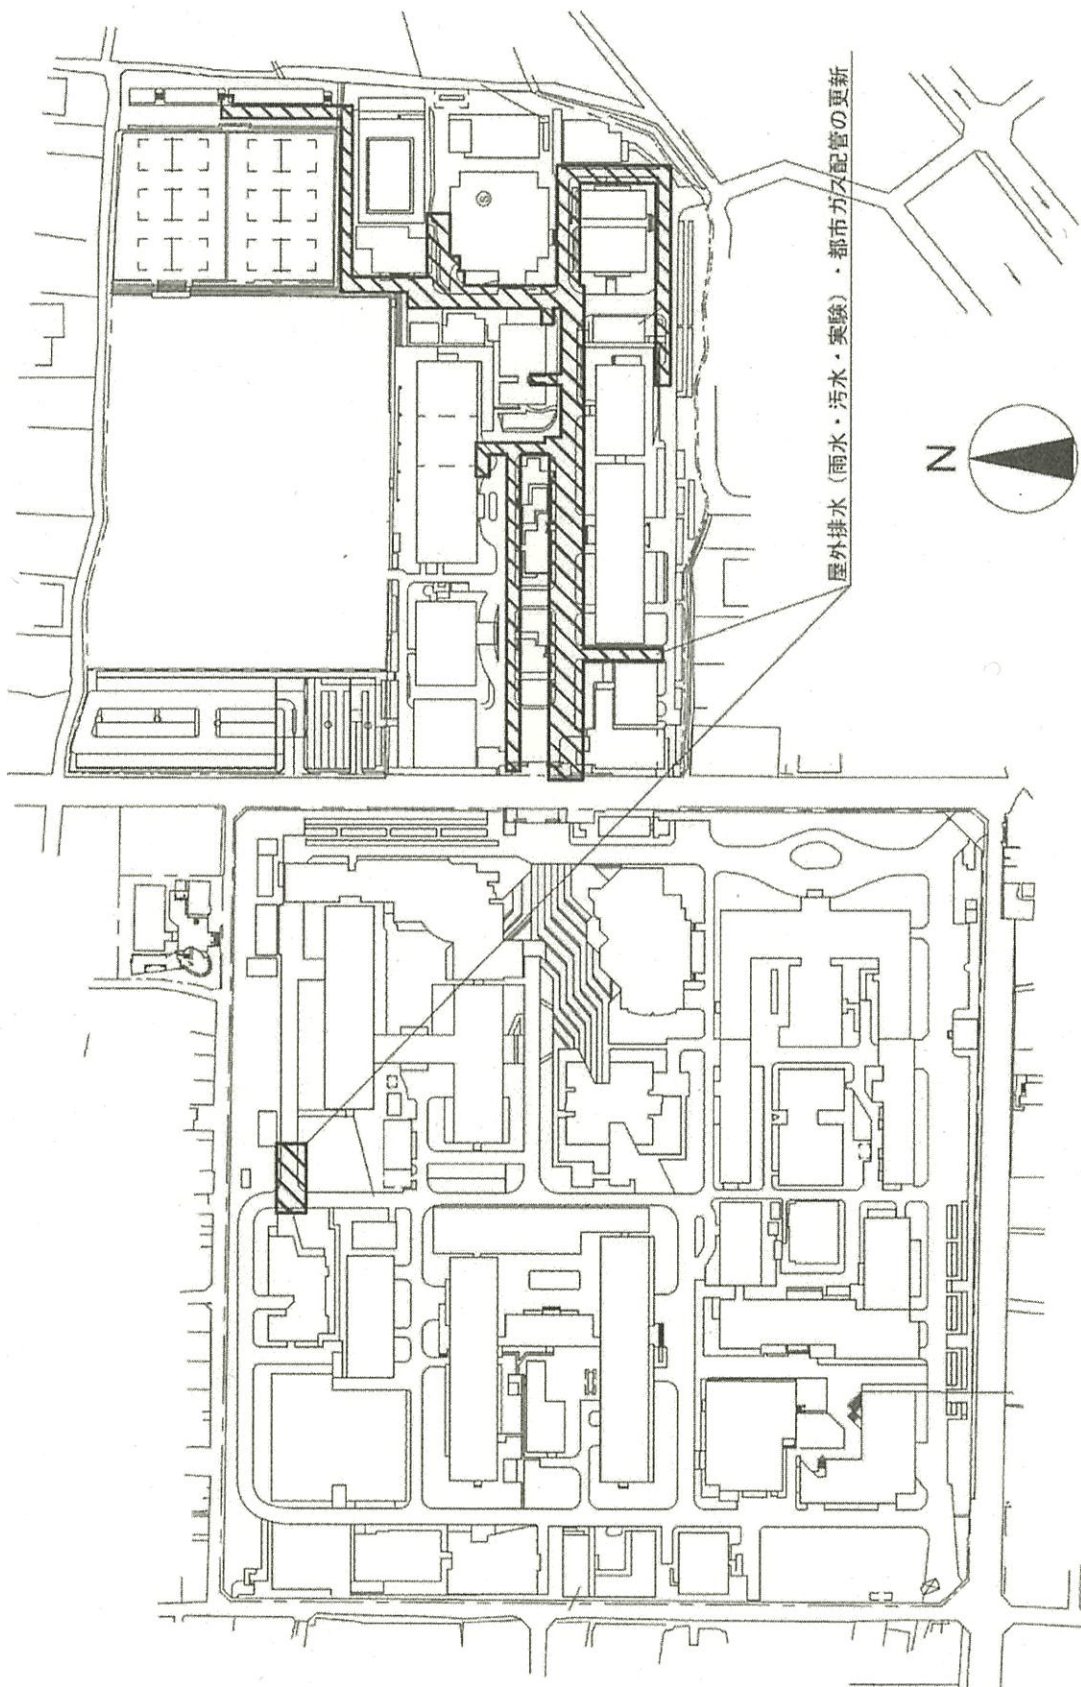

(松ヶ崎) ライフライン再生 (給排水設備)

事業名 京都工芸繊維大学 (松ヶ崎) ライフライン再生 (給排水設備)

松ヶ崎団地配置図

1/2,500



団地名	003 吹田2	事業名	大阪大学(医病)統合診療棟	配置図	1/8000
-----	---------	-----	---------------	-----	--------



団地名

003 吹田2

事業名

大阪大学(医病)ライフライン再生(特別高圧受変電設備等)

配置図

1/8000



4



団地名

003 吹田2

事業名


大阪大学(吹田)総合研究棟改修(歯学系)

配置図

1/8000



団地名	003 吹田2	事業名	大阪大学(吹田)ライフライン再生(特高受変電設備)	配置図	1/8000
-----	---------	-----	---------------------------	-----	--------

 

団地名


002 吹田1

事業名

大阪大学(吹田)総合研究棟(工学系)

配置図

1/8000

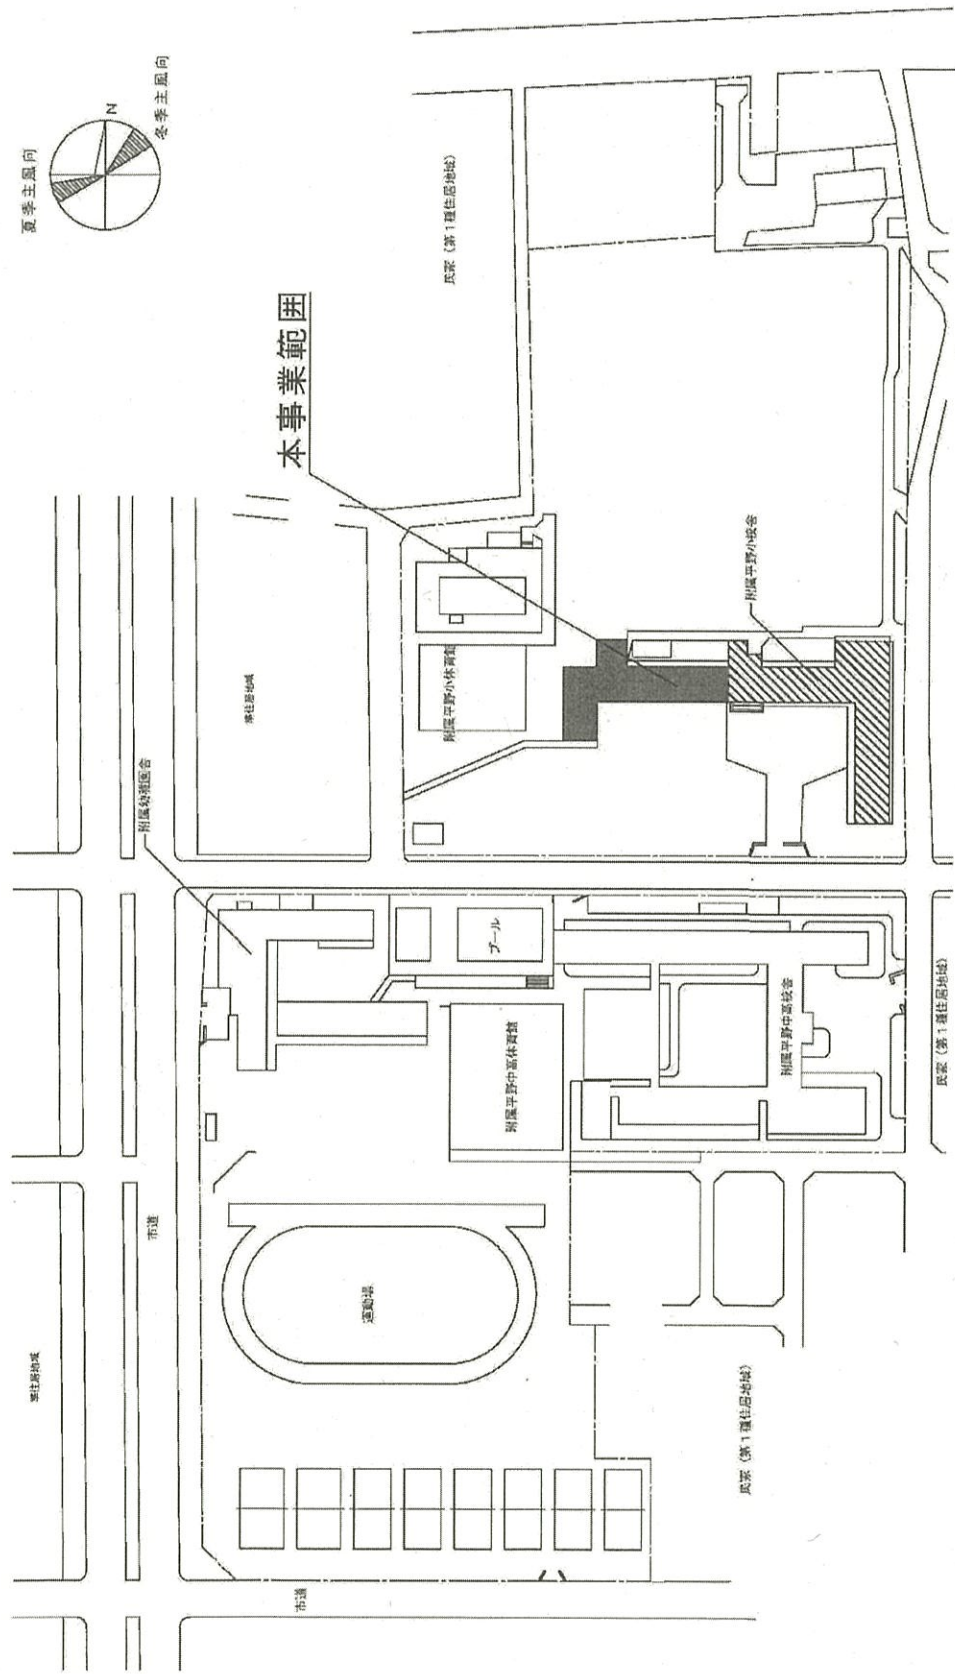


建物関係凡例


内	凡例
■	本事業範囲
▨	事業実施済み建物

※ 改修歴：2007年（外部・簡儀）  
 ※ 全体工期計画の第Ⅱ期事業




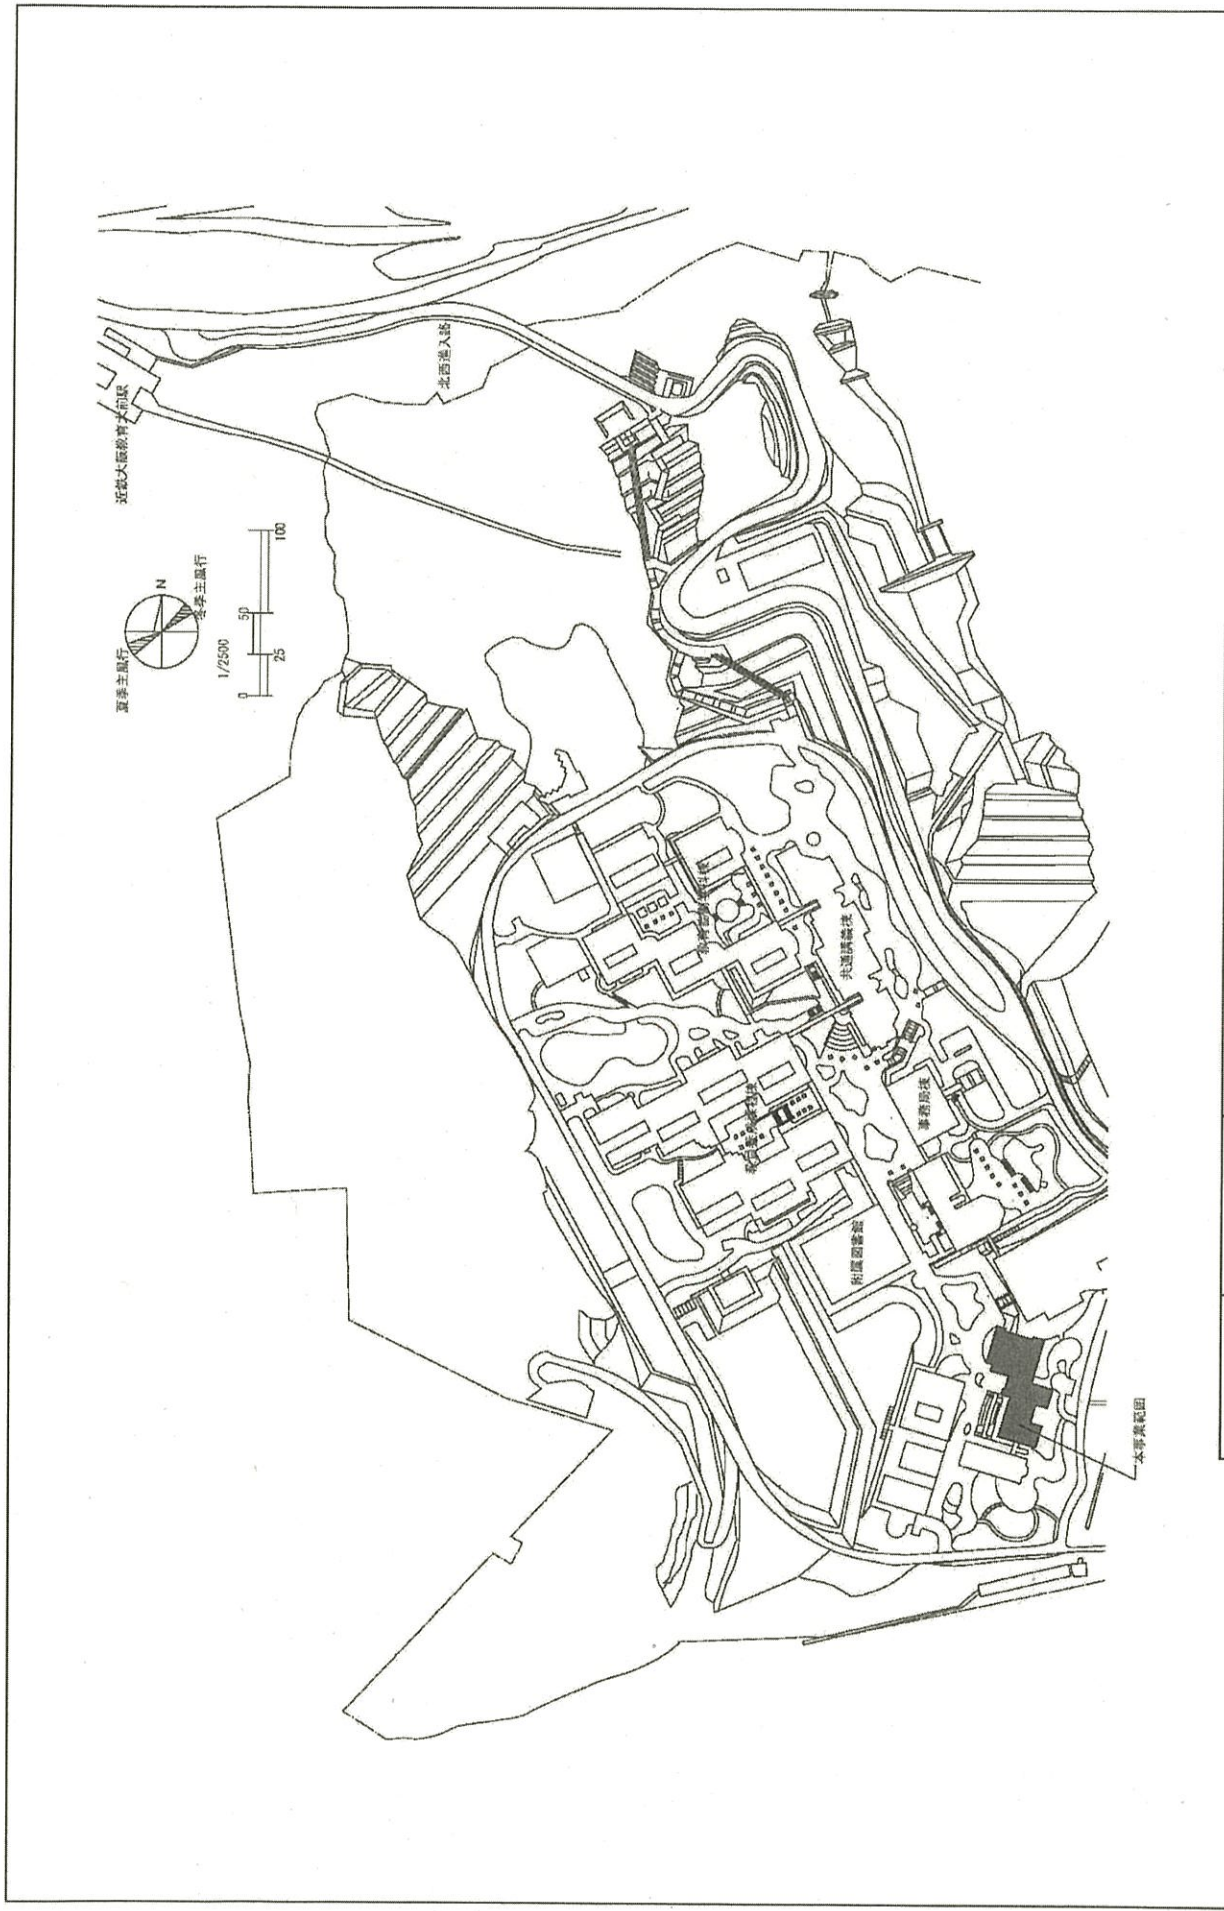

団地名	012旭ヶ丘	事業名	大阪教育大学(旭ヶ丘)音楽棟耐震改修	配置図	1/4000
-----	--------	-----	--------------------	-----	--------

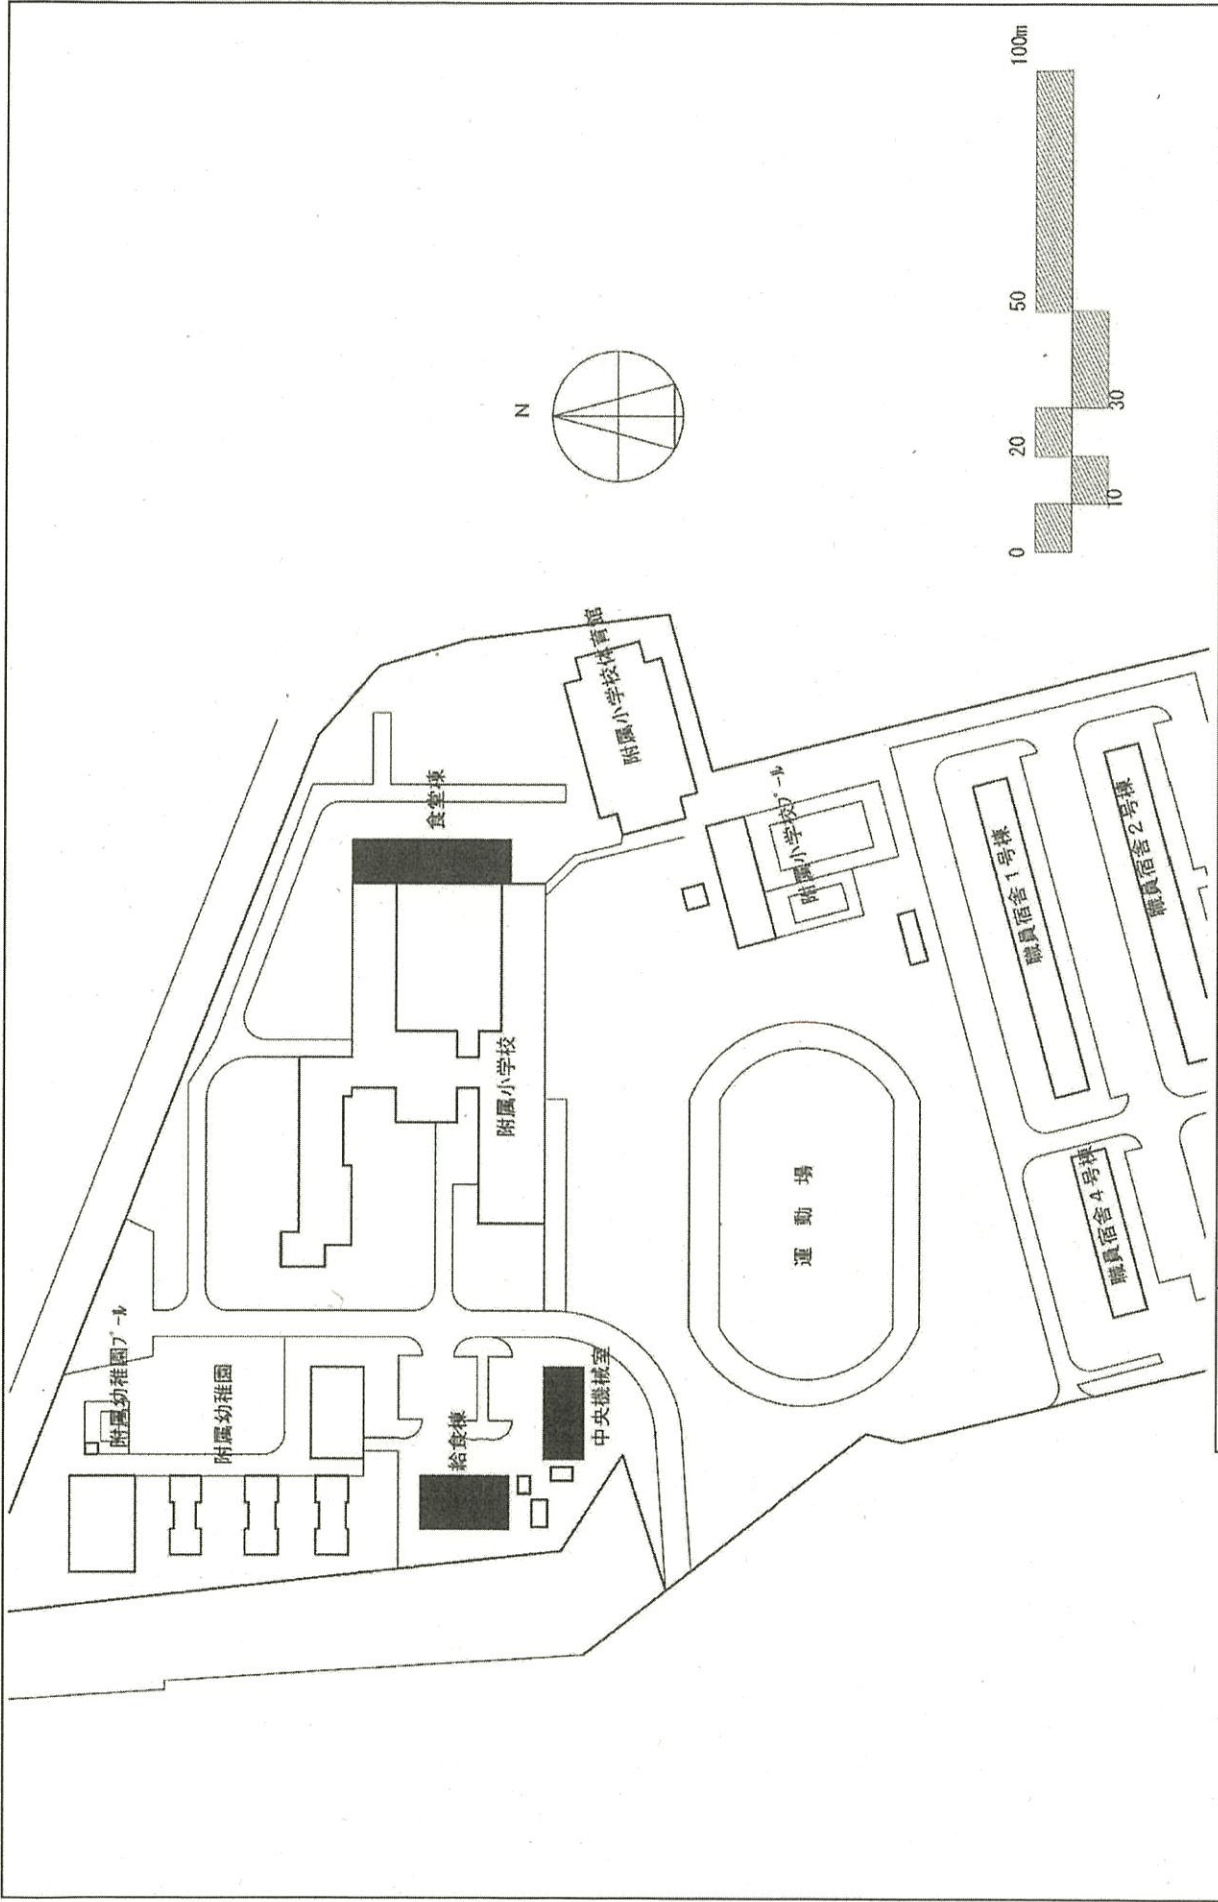

団地名	山国1	事業名	兵庫教育大学(山国(附小))校舎等改修	配置図	1/5000
-----	-----	-----	---------------------	-----	--------

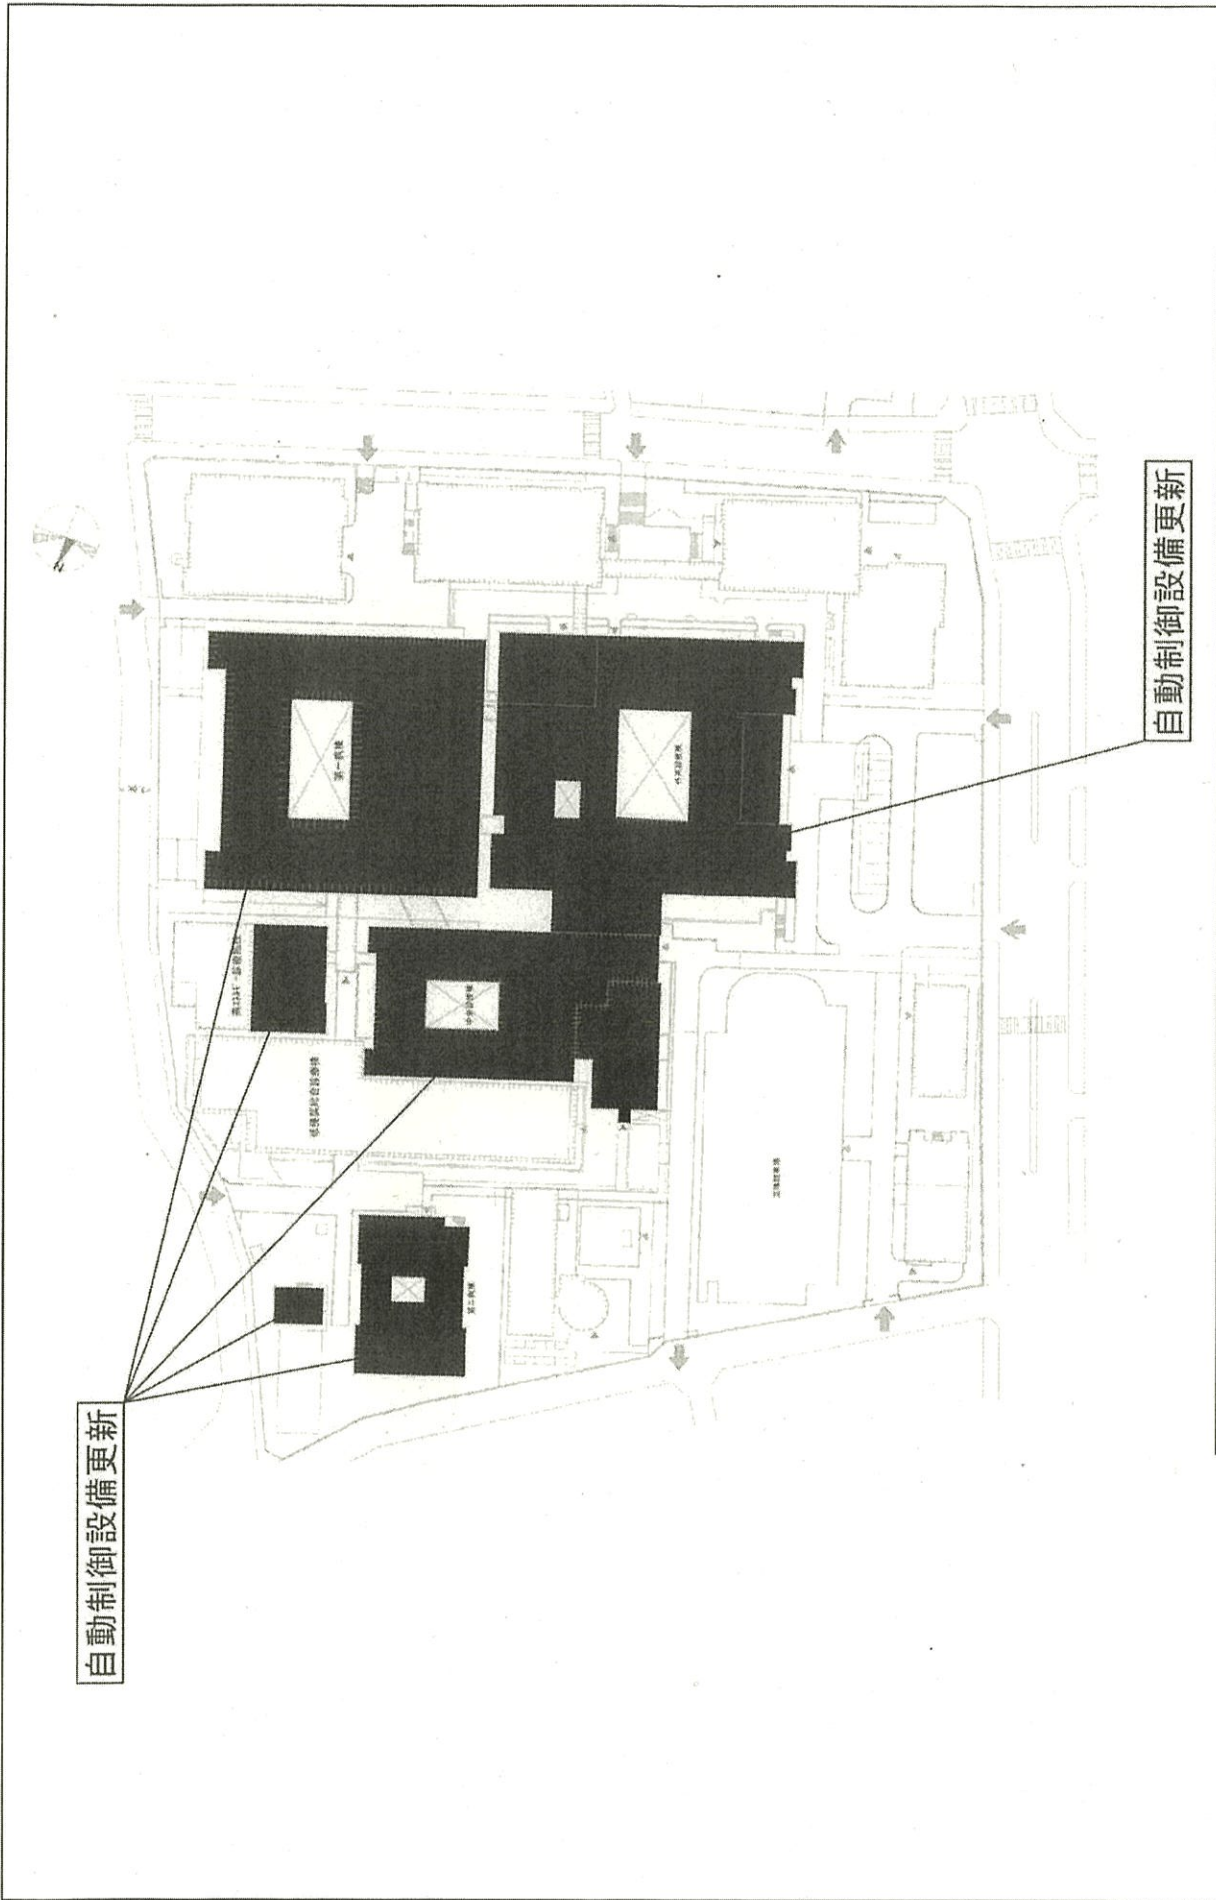

自動制御設備更新

自動制御設備更新

団地名


007 楠

事業名

神戸大学(医病)基幹・環境整備  
(自動制御設備)

配置図

1/1,500

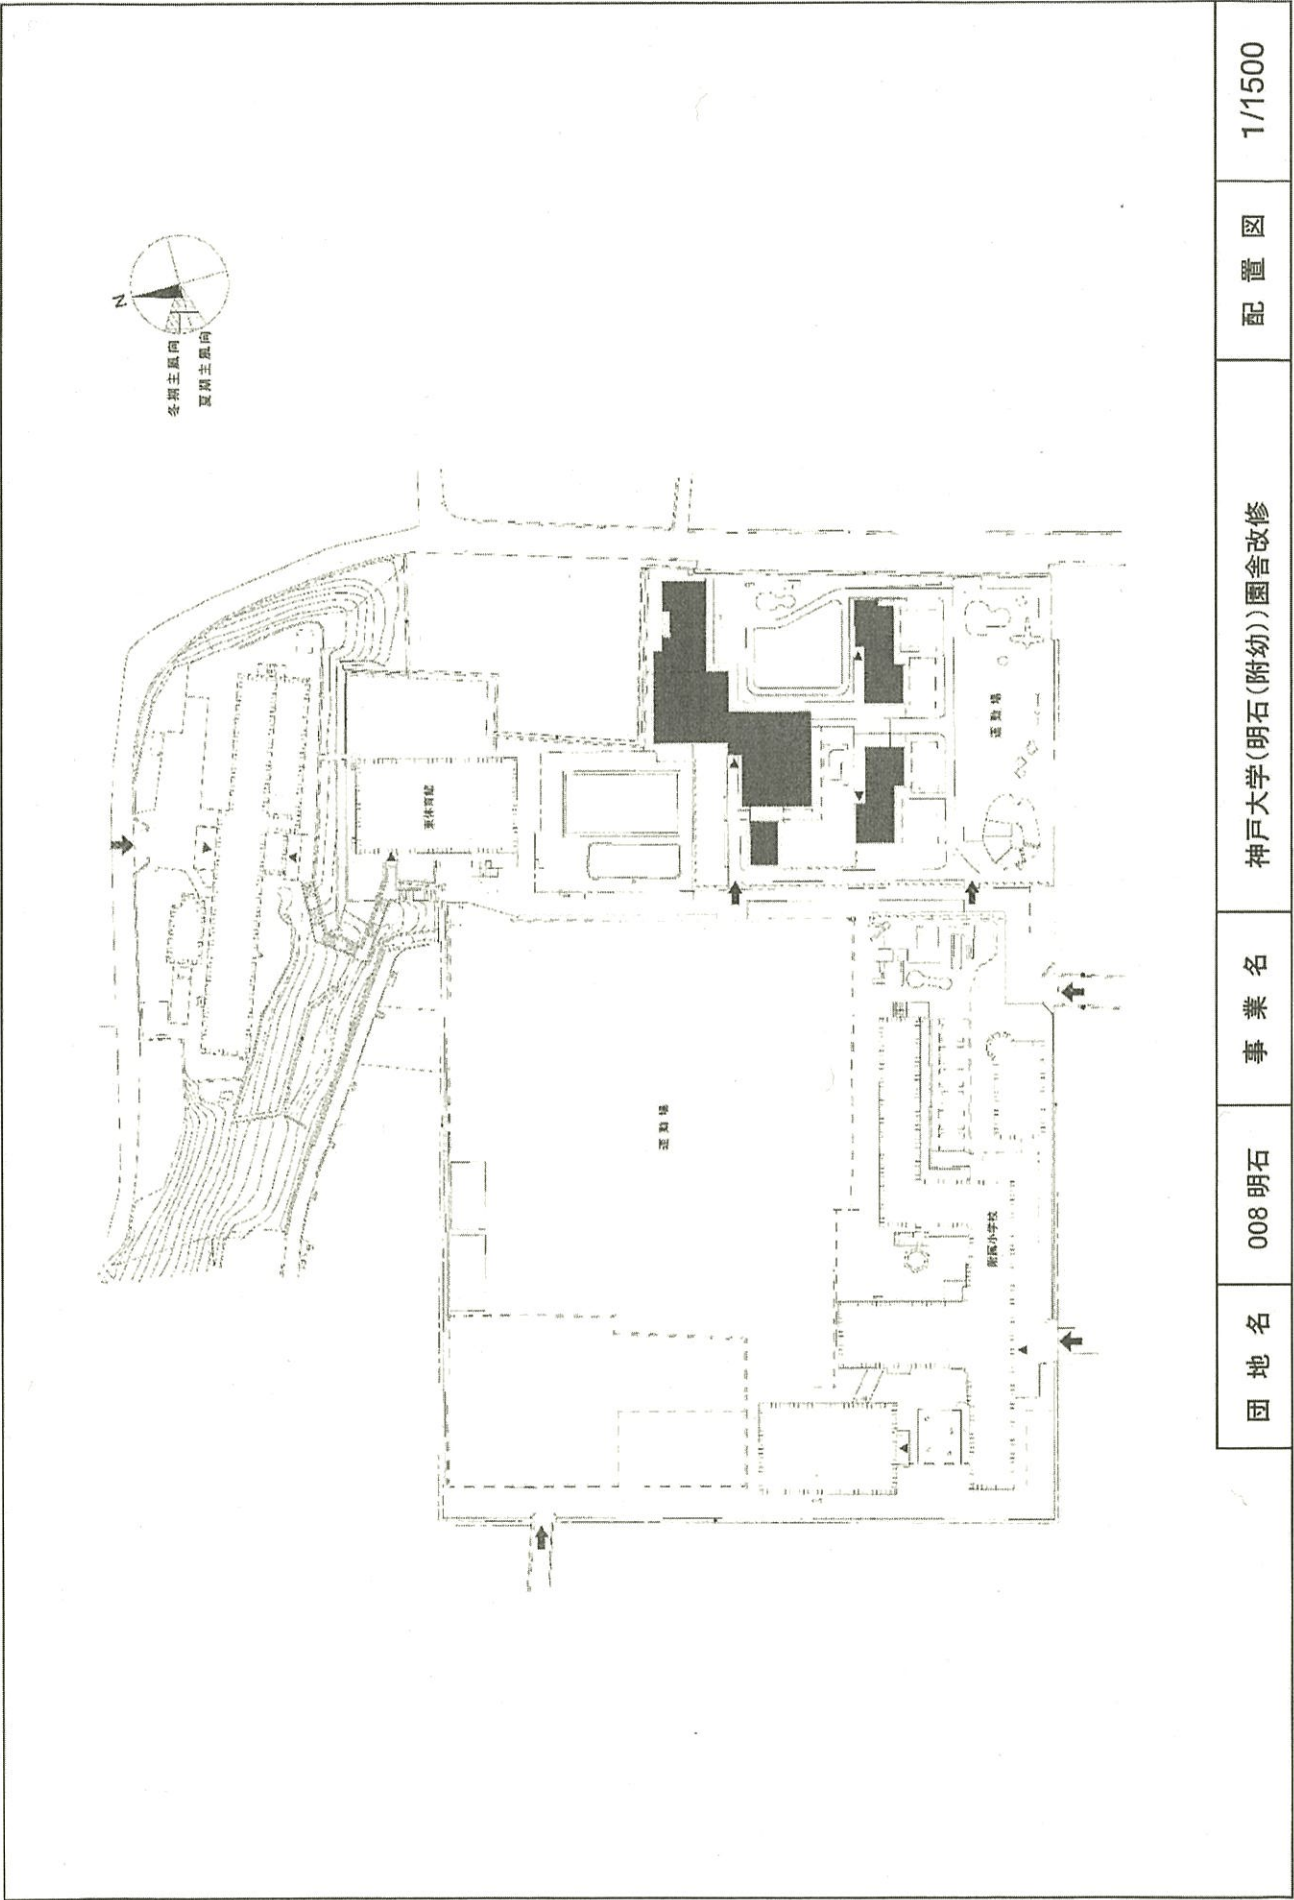

1/1500


配置図

神戸大学(明石(附幼))園舎改修

事業名


008 明石

団地名

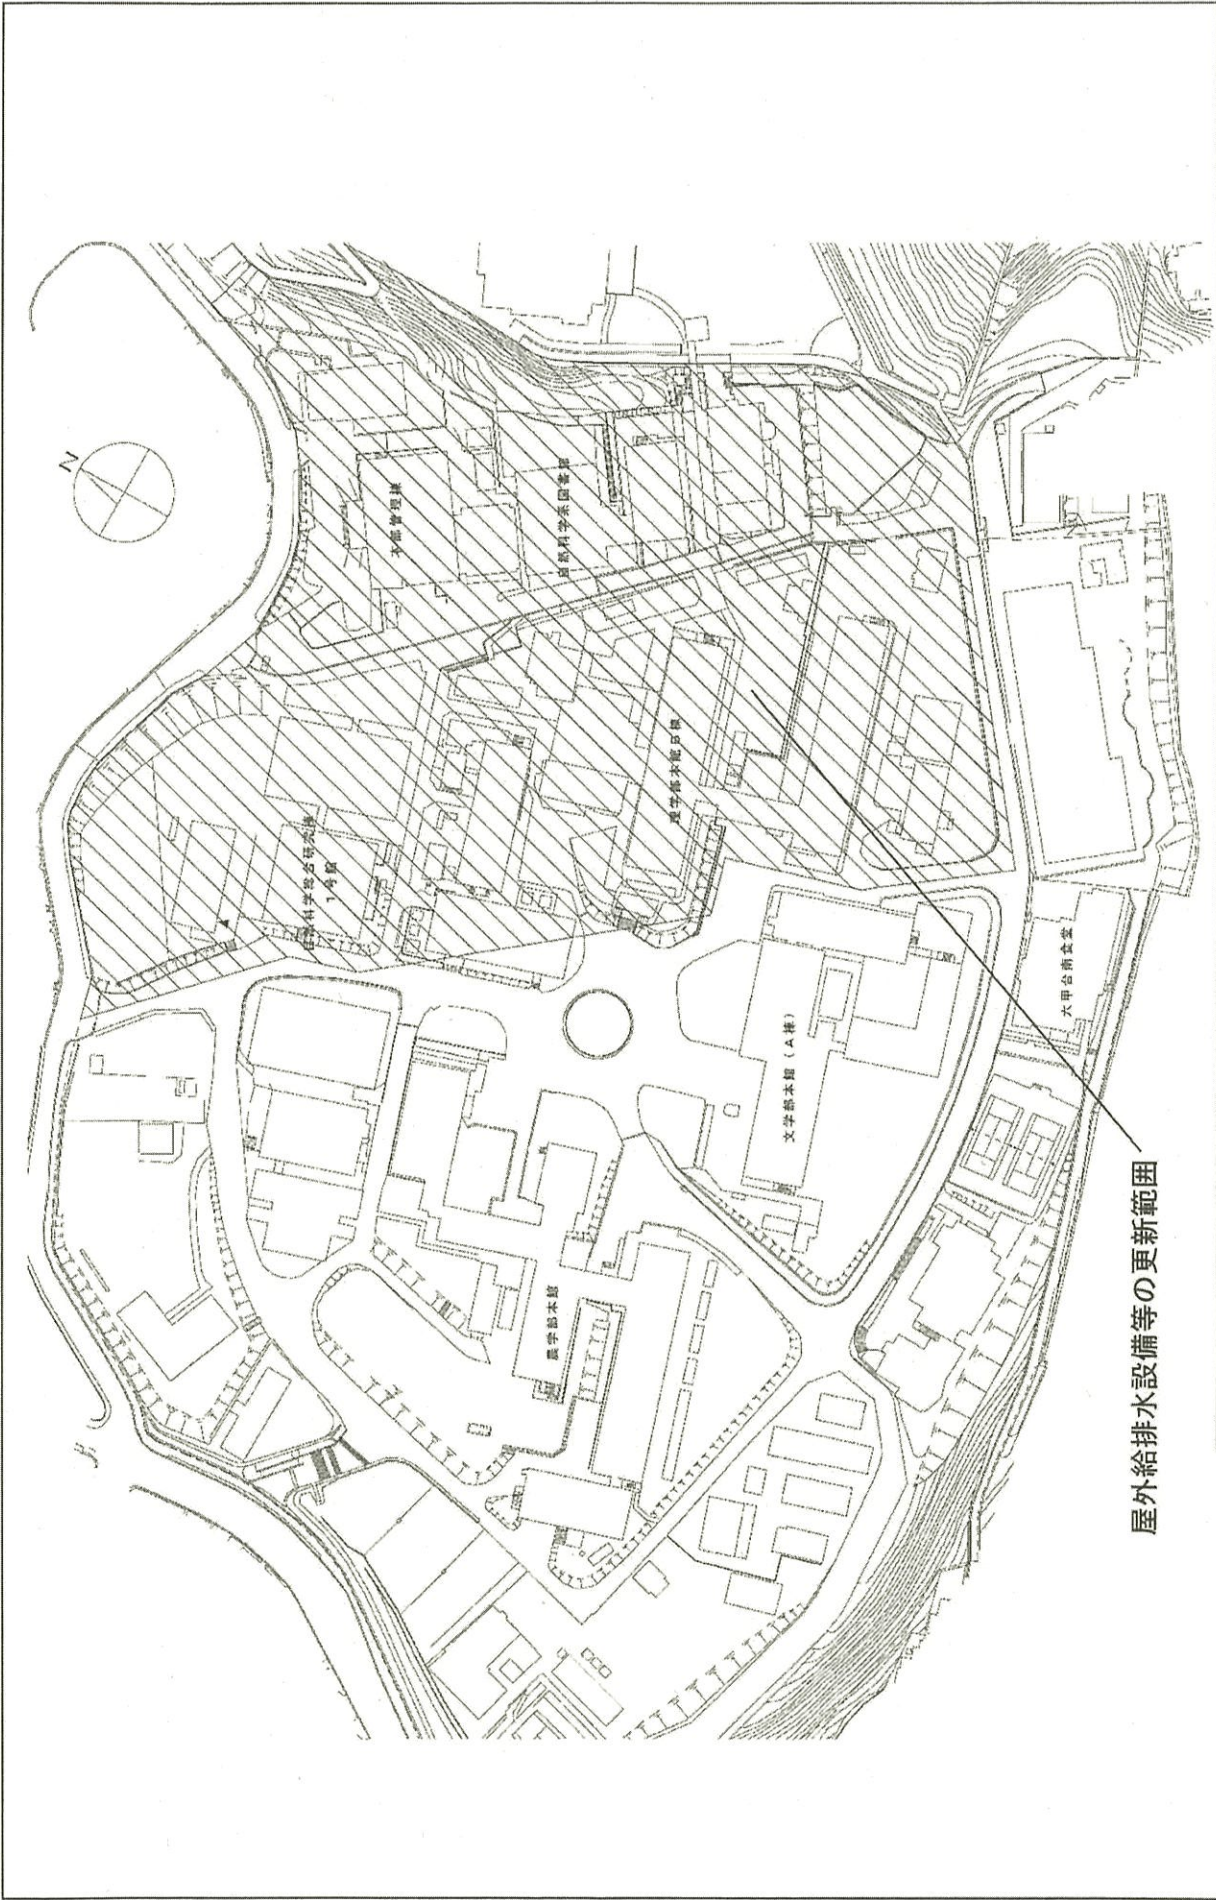


屋外給排水設備等の更新範囲

団地名	002 六甲台2	事業名	神戸大学(六甲台)ライフライン再生 (給排水設備)	配置図	1/2,000
-----	----------	-----	------------------------------	-----	---------

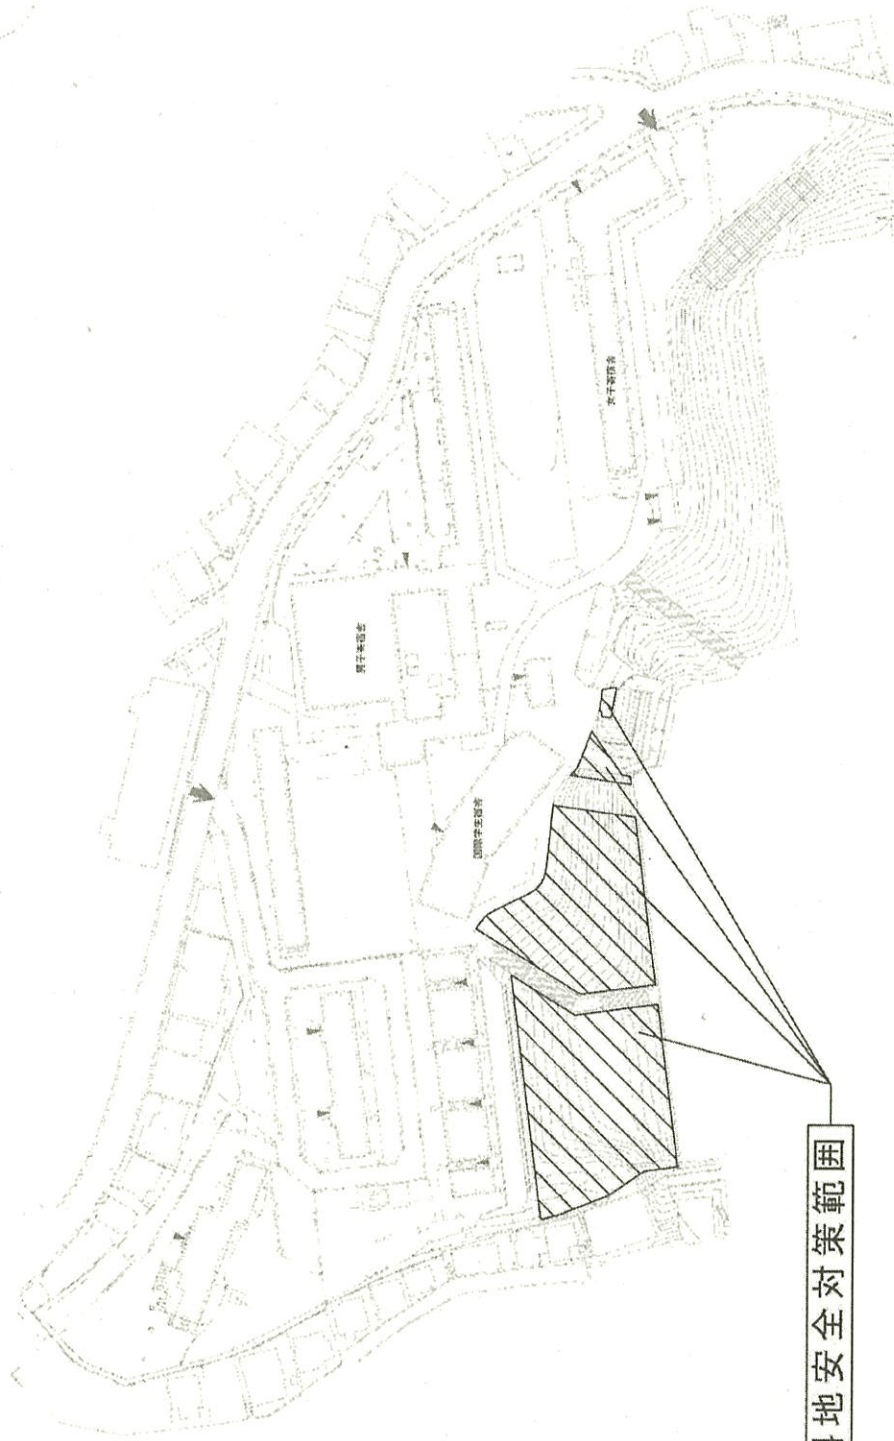


急傾斜地安全対策範囲

団地名	017住吉2	事業名	神戸大学(住吉)基幹・環境整備VI (急傾斜地安全対策)	配置図	1/1,500
-----	--------	-----	---------------------------------	-----	---------

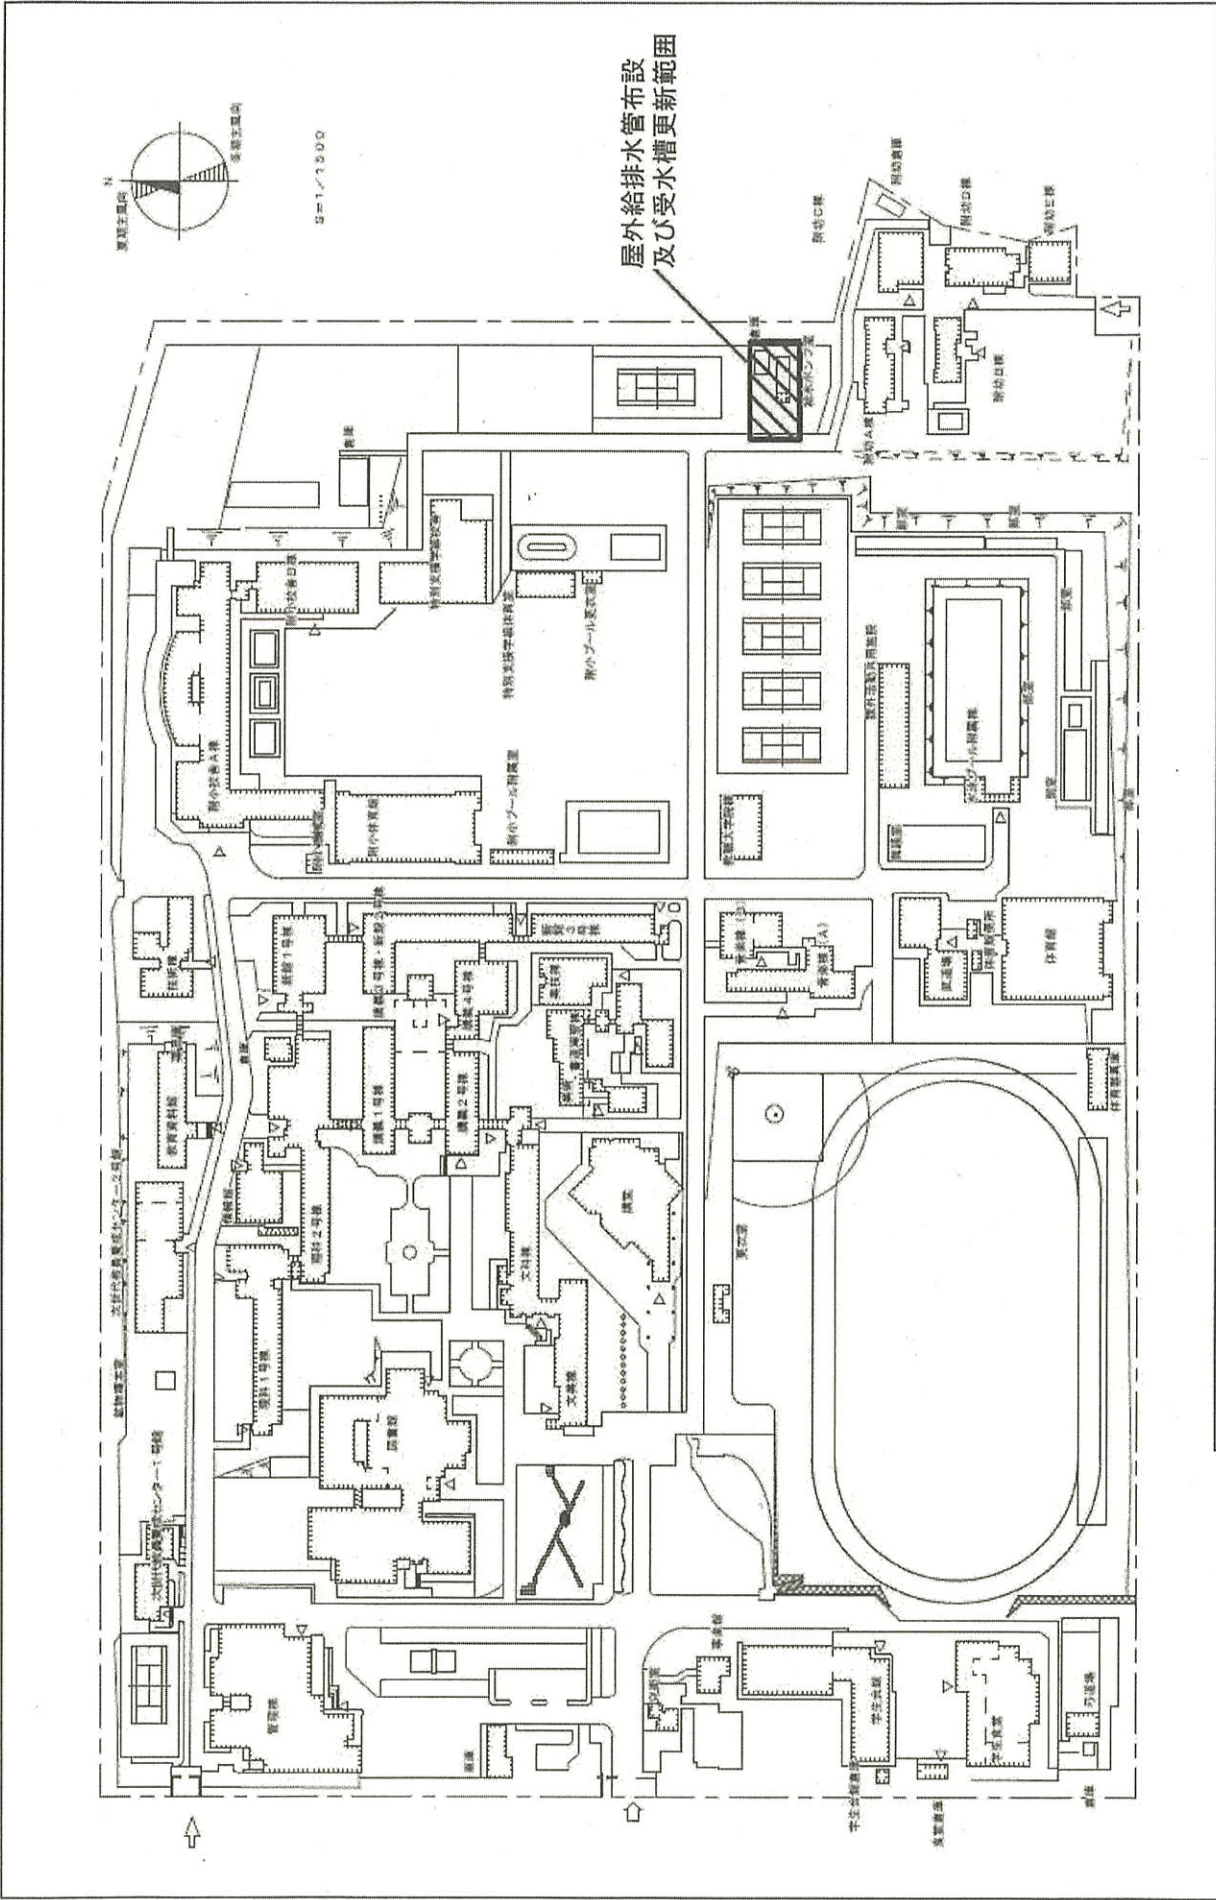


団地名	001 高畑	事業名	奈良教育大学(高畑)ライフライン再生 (給排水設備)	配置図	1/1500
-----	--------	-----	-------------------------------	-----	--------

夏季主風向

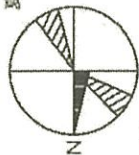

冬季主風向

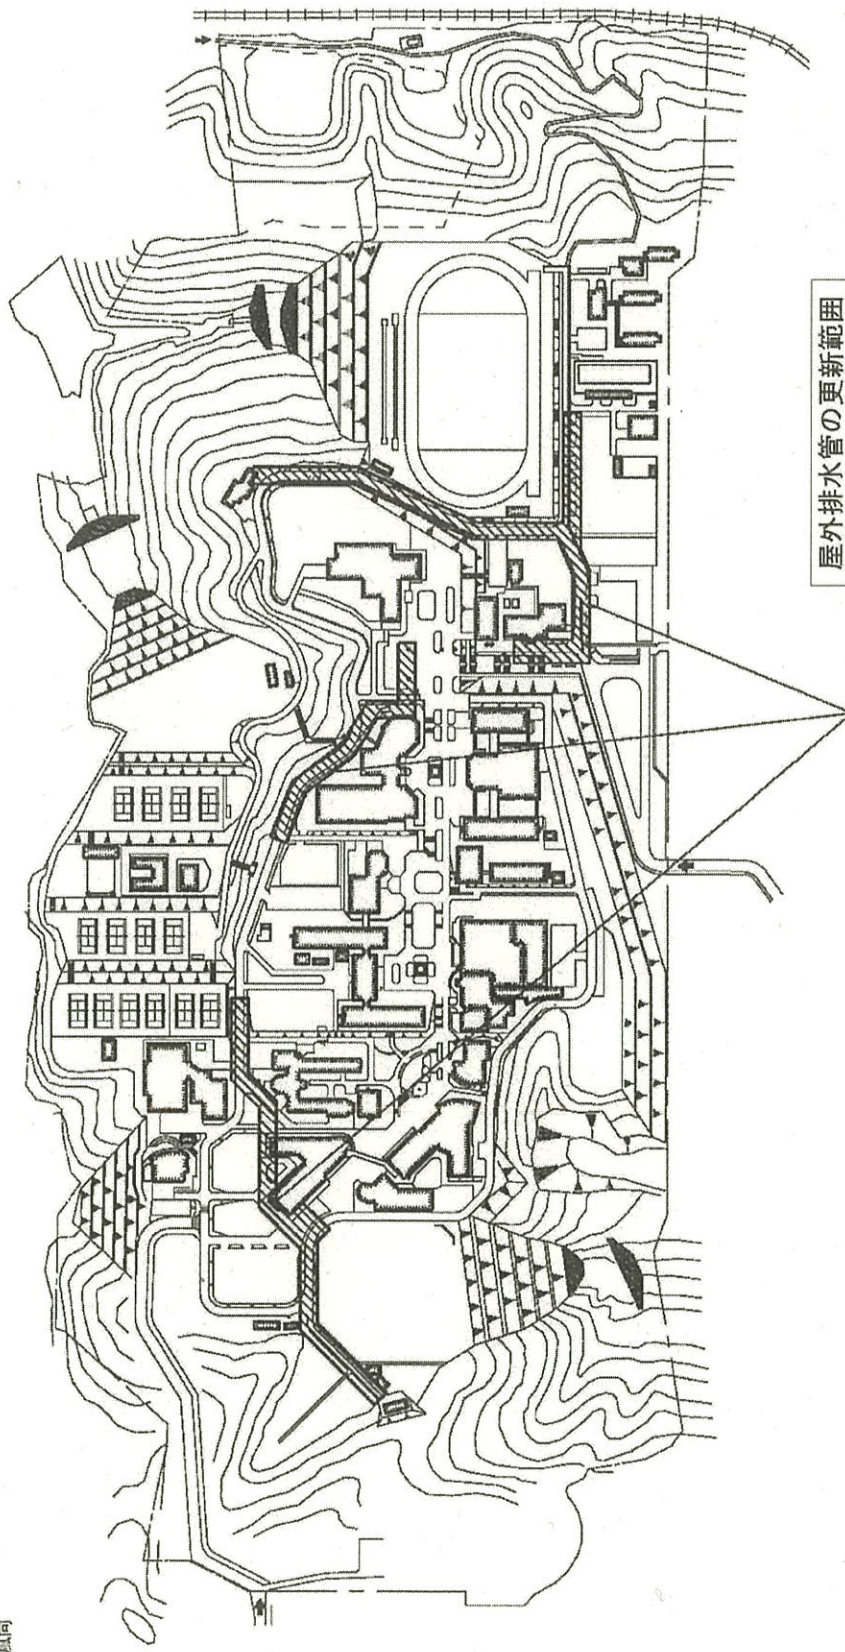

屋外排水管の更新範囲

事業名

和歌山大学（栄谷他）ライフライン再生（給排水設備）


栄谷団地配置図

1/5,000







夏季主風向

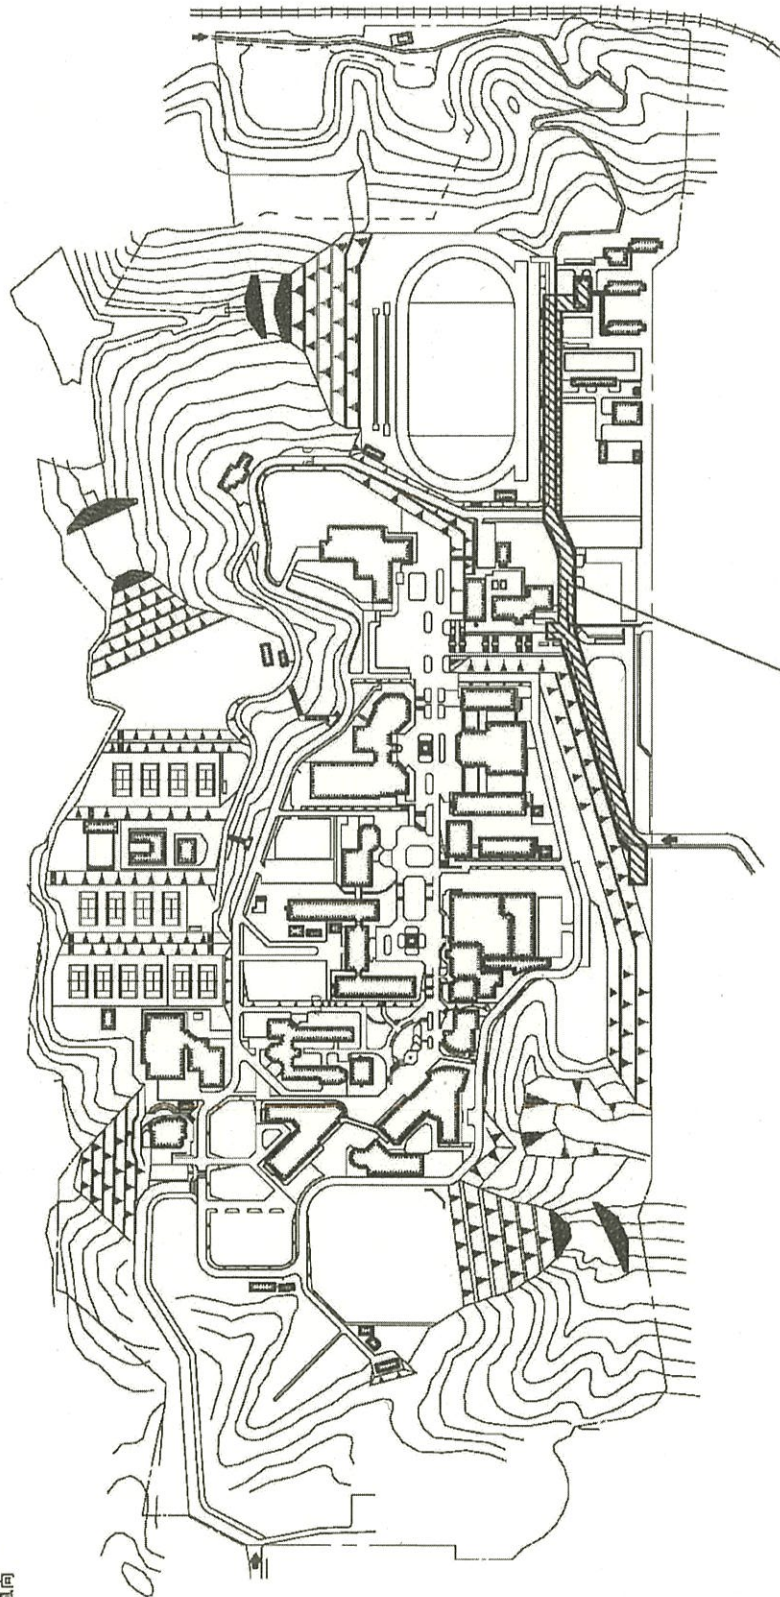

屋外ガス管の更新範囲

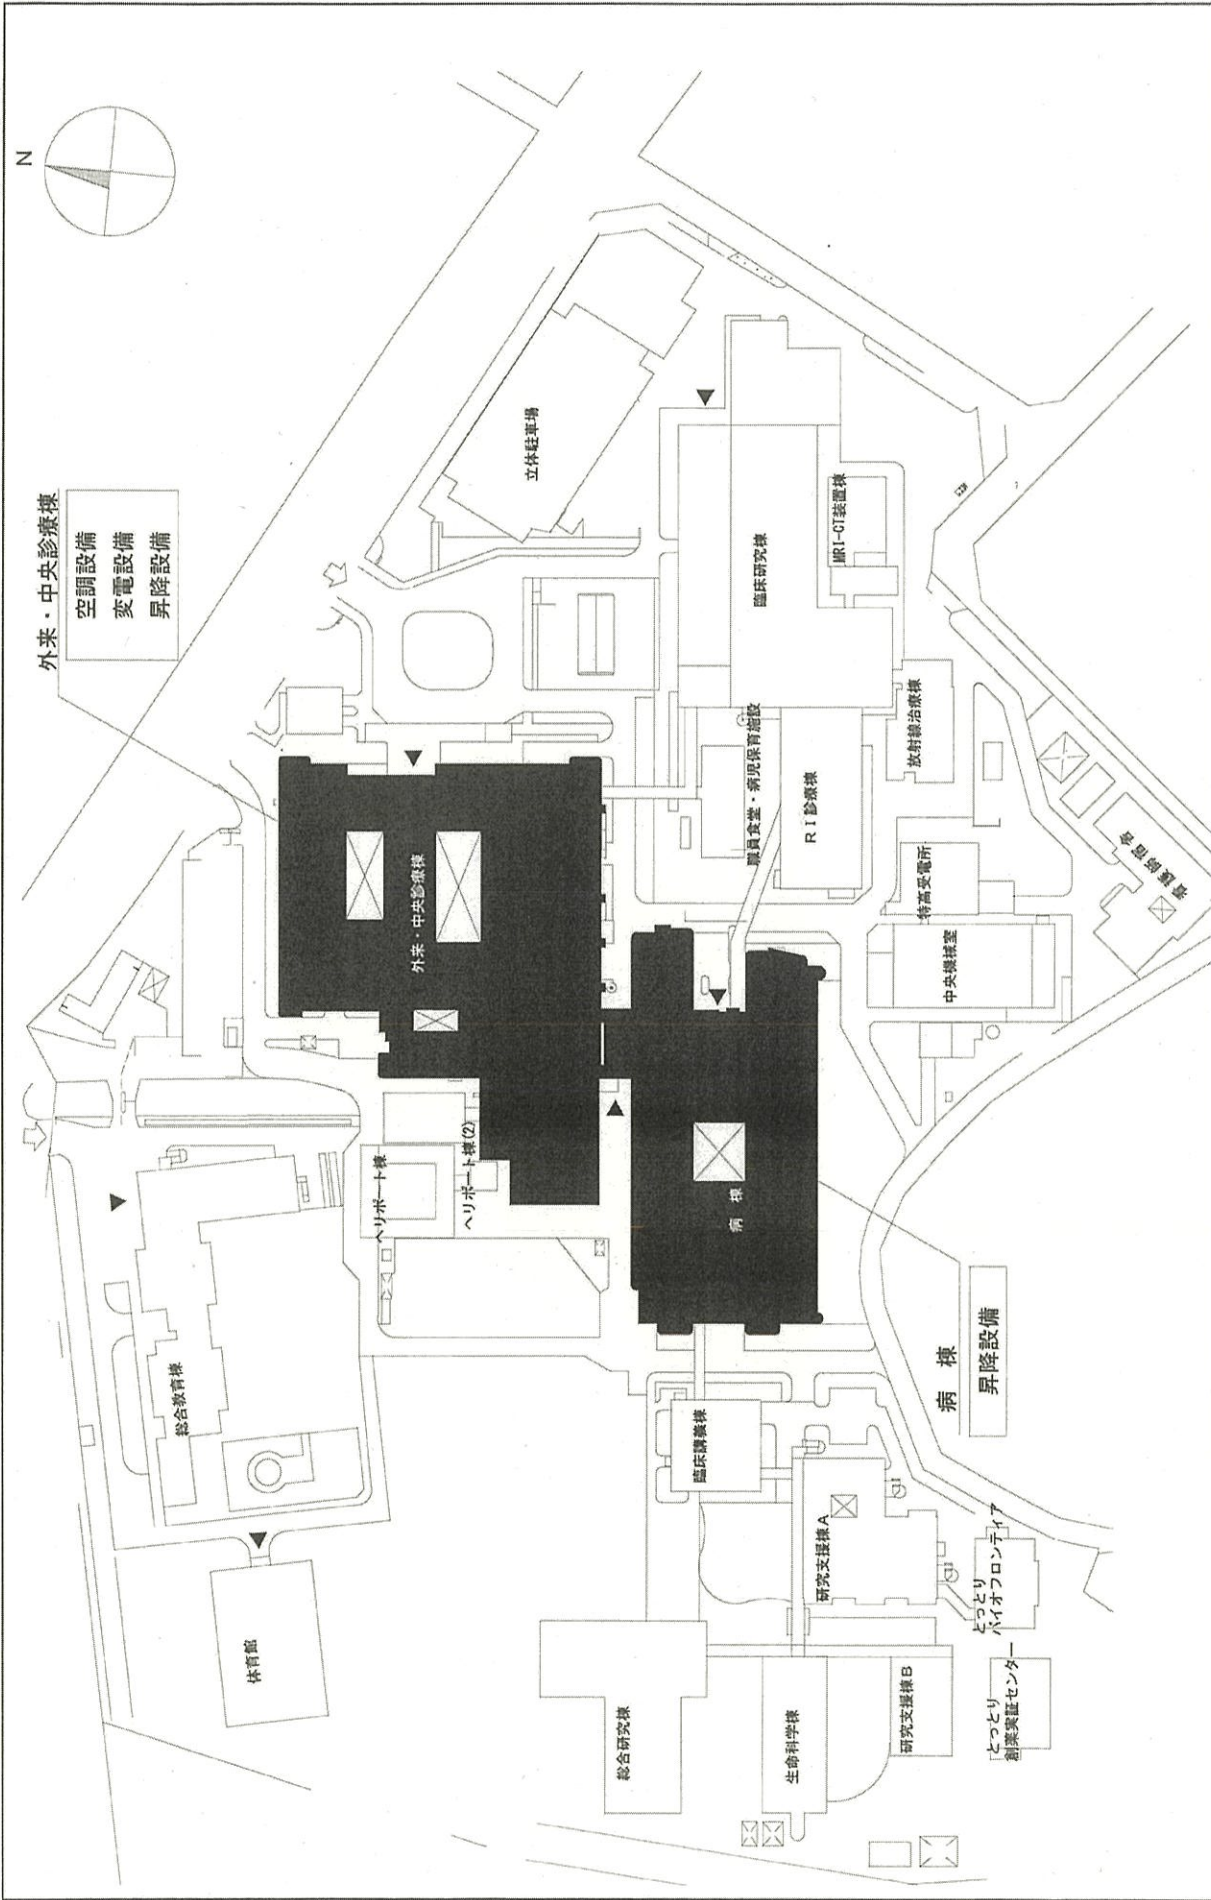

団地名	006 米子	事業名	鳥取大学(医病)基幹・環境整備(昇降機設備等)	配置図	1/2,000
-----	--------	-----	-------------------------	-----	---------

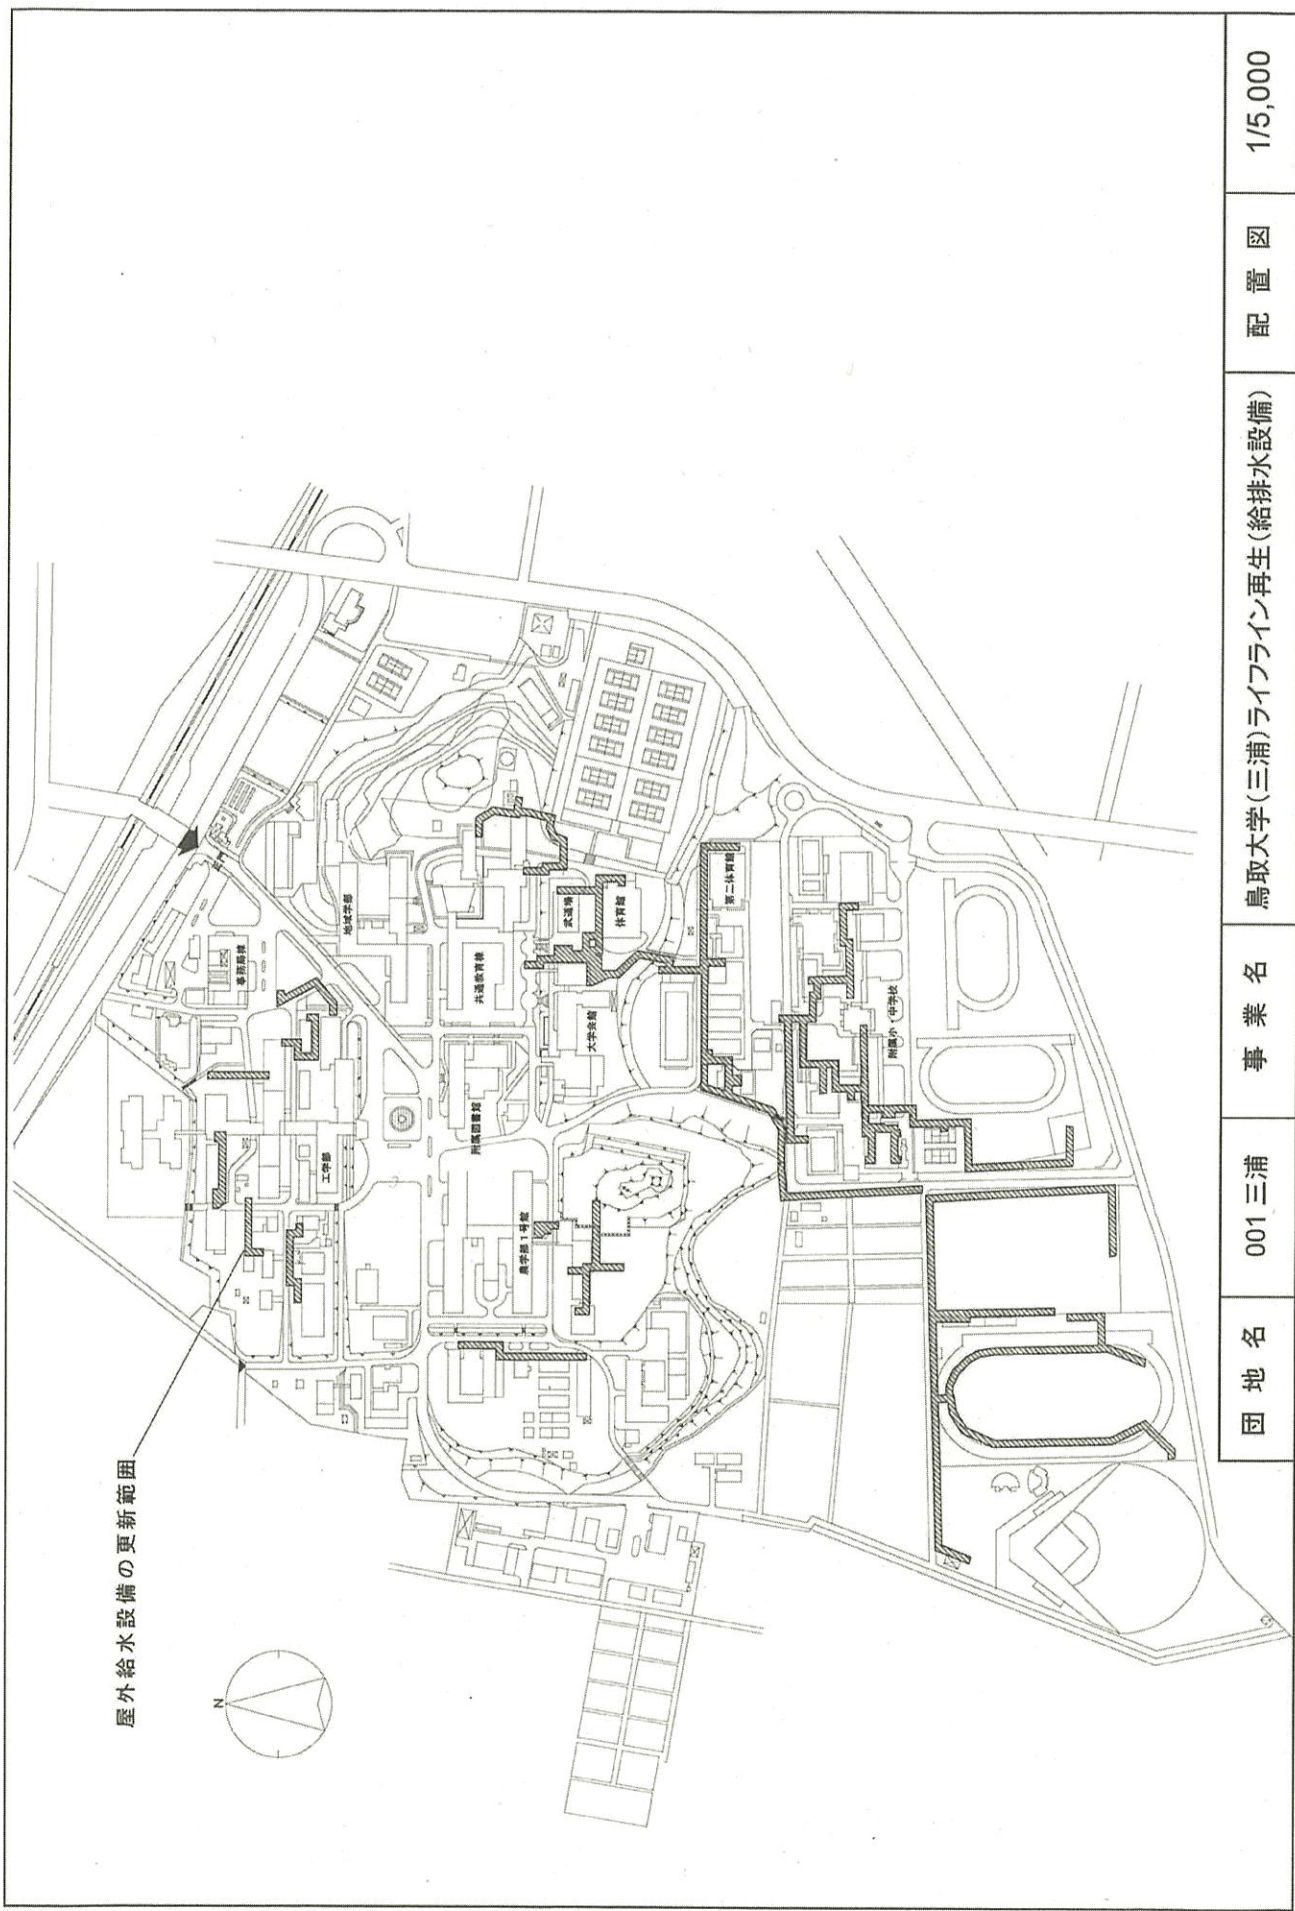

1/5,000

配置図

鳥取大学(三浦)ライフライン再生(給排水設備)

事業名

001 三浦

団地名

尺 寸 (単位:メートル)



東 洋 (棟数:26)

東 洋 (棟数:26)

東 洋 (棟数:26)


(027) 地域医療推進本部  
1978 ㎡ 2,260㎡

(第1種) 中央事務(旧事務棟)

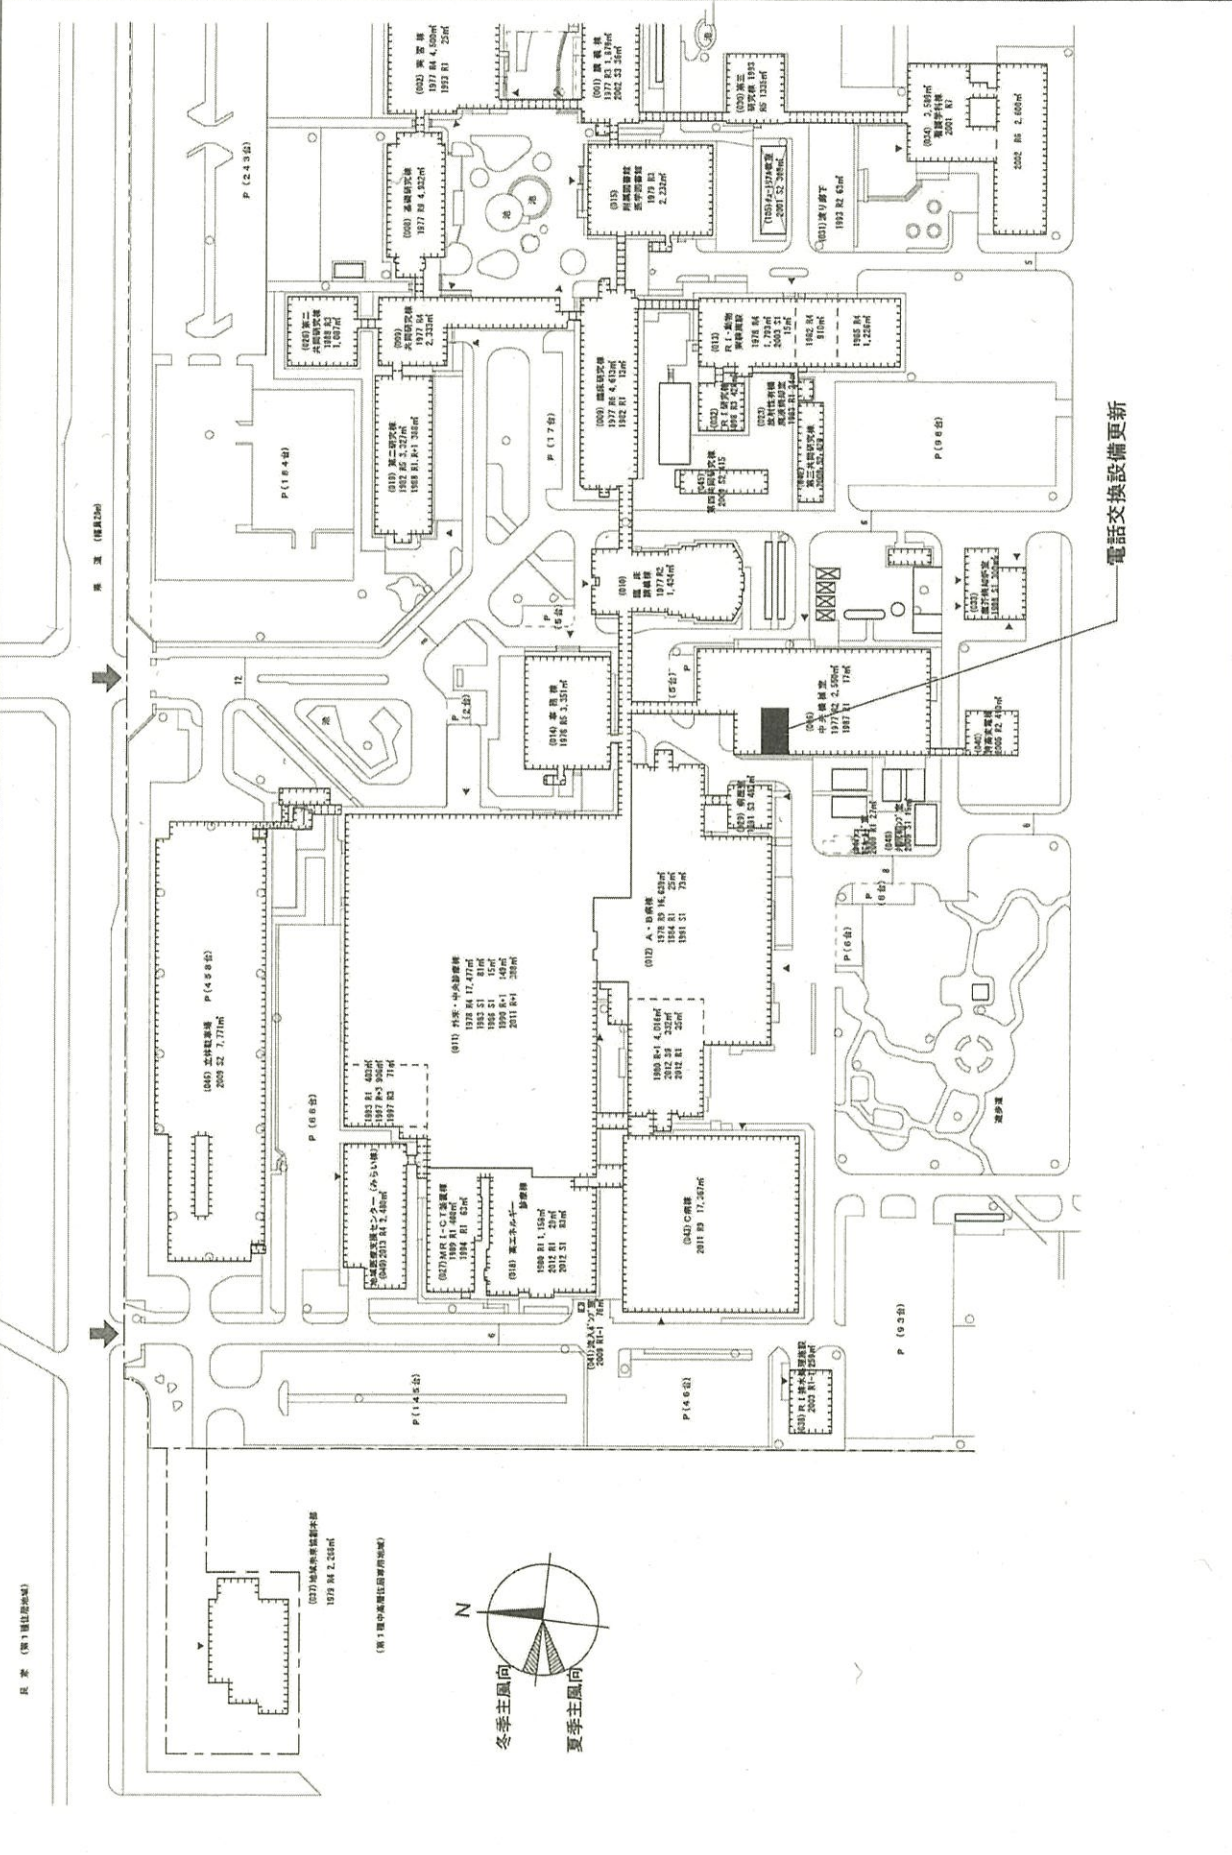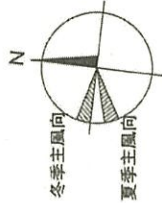

電話交換設備更新

北東 (第1種利用地種別)  
北西 (第1種利用地種別)

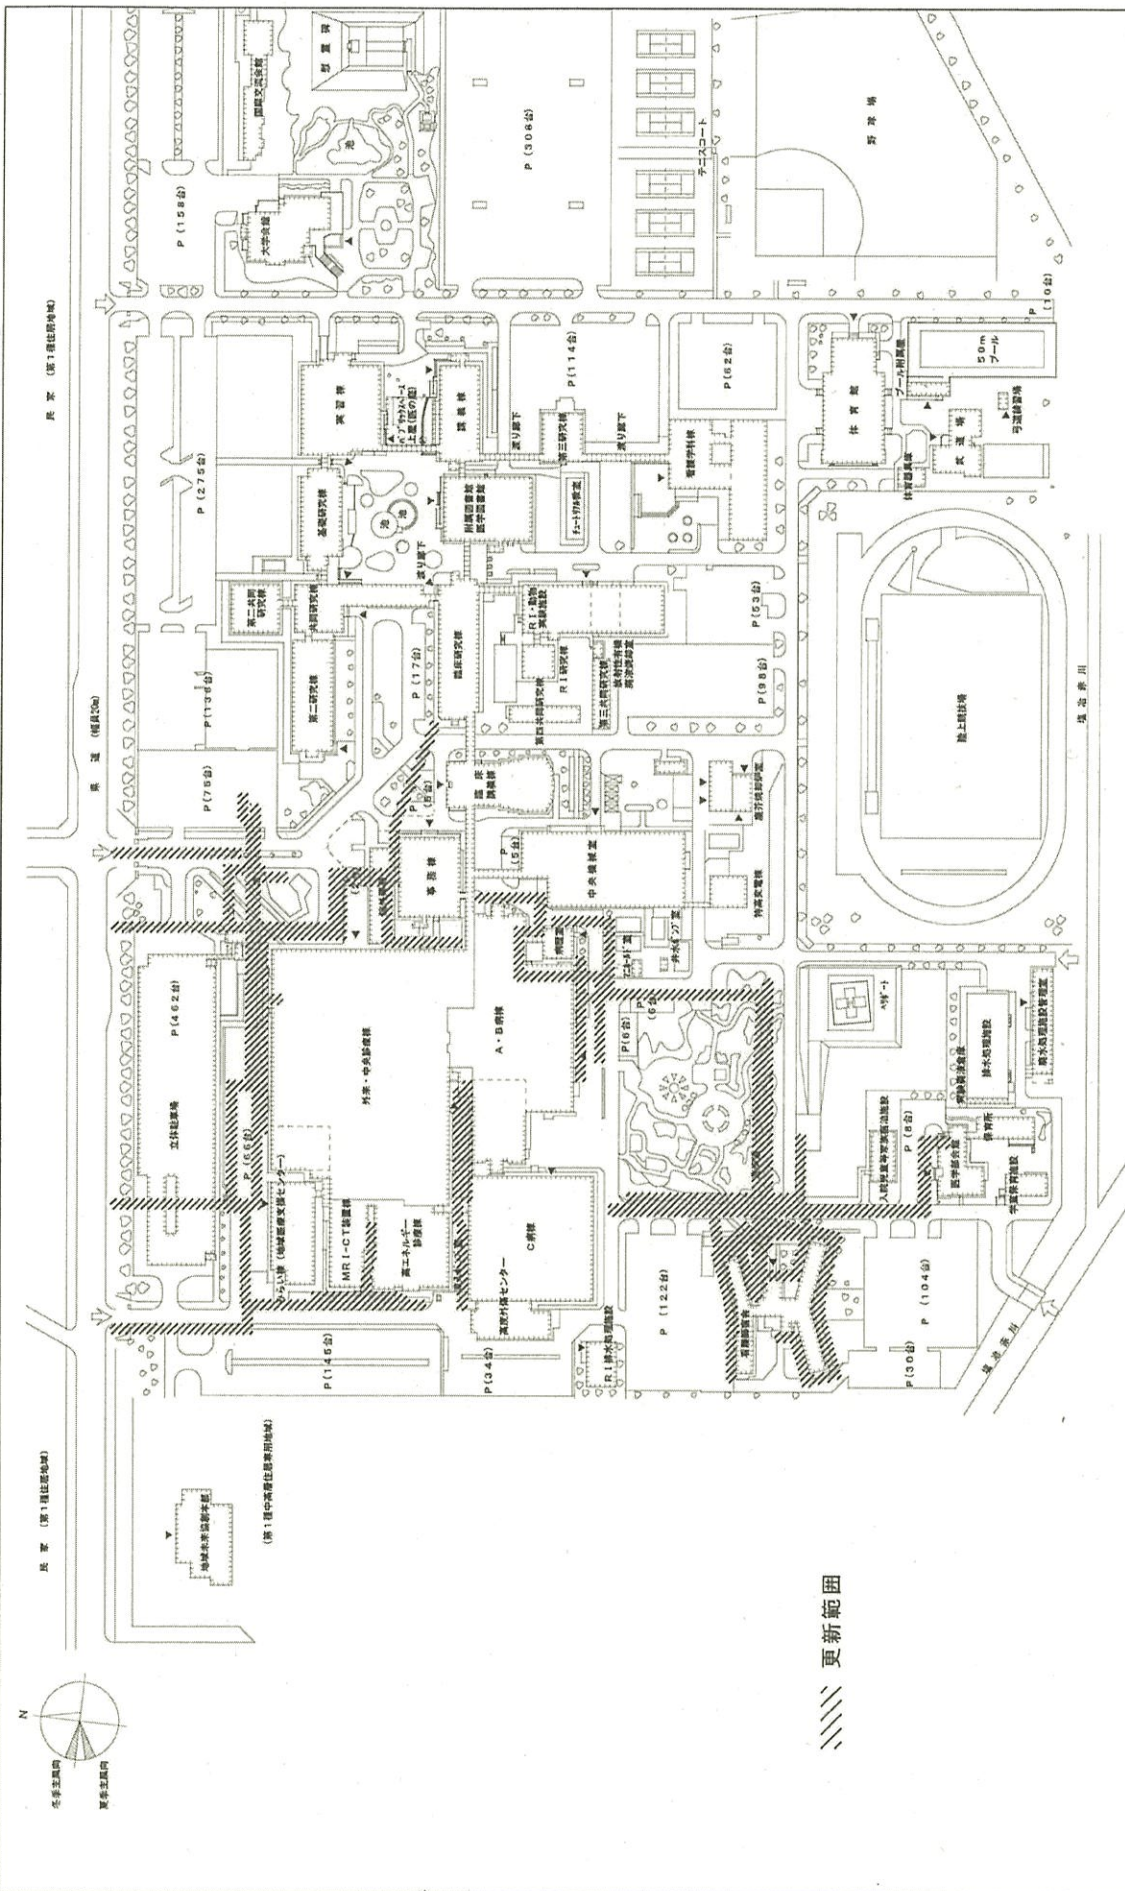

更新範囲

団地名


(201)塩谷

事業名


島根大学(医療)ライフライン再生(給排水設備等)

配置図

1/3,000

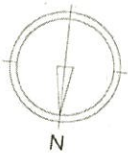


凡例	
	要求建物（改修）
	将来とも利用する建物
	上記以外の建物

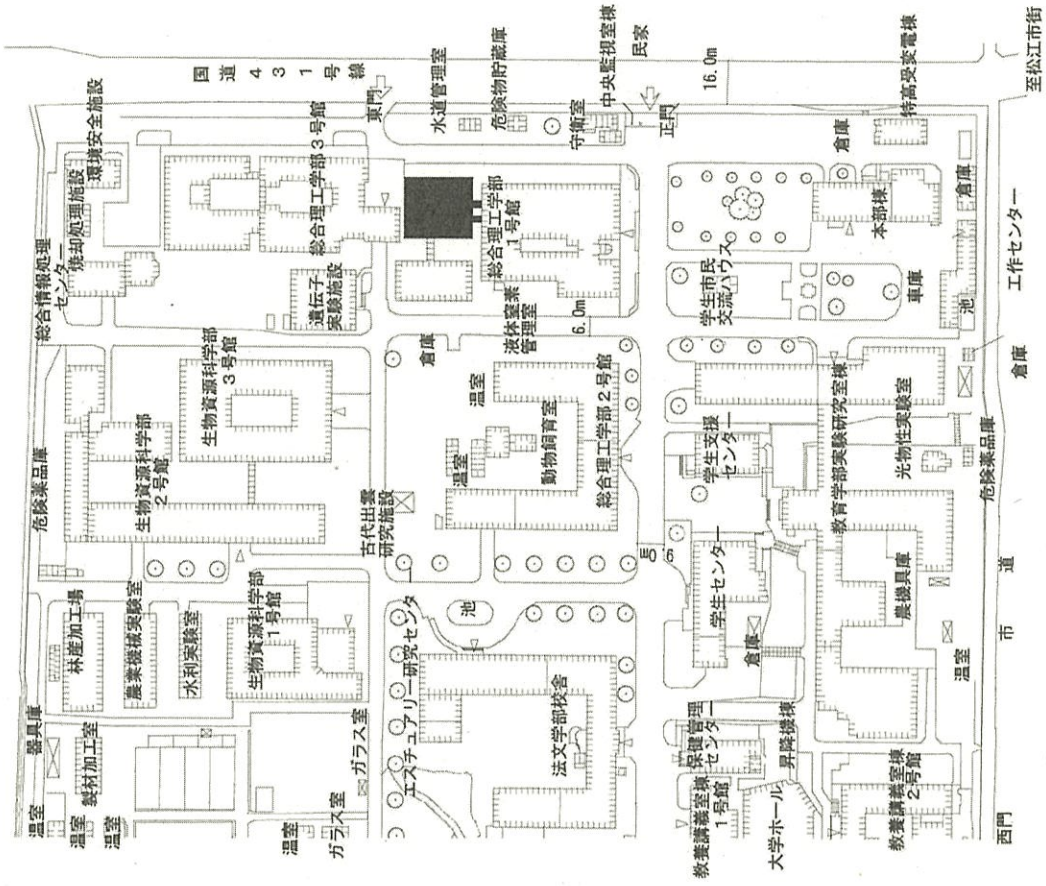

民 家

市 道 (殿町・菅田線)

国 道 4 8 5 号 線

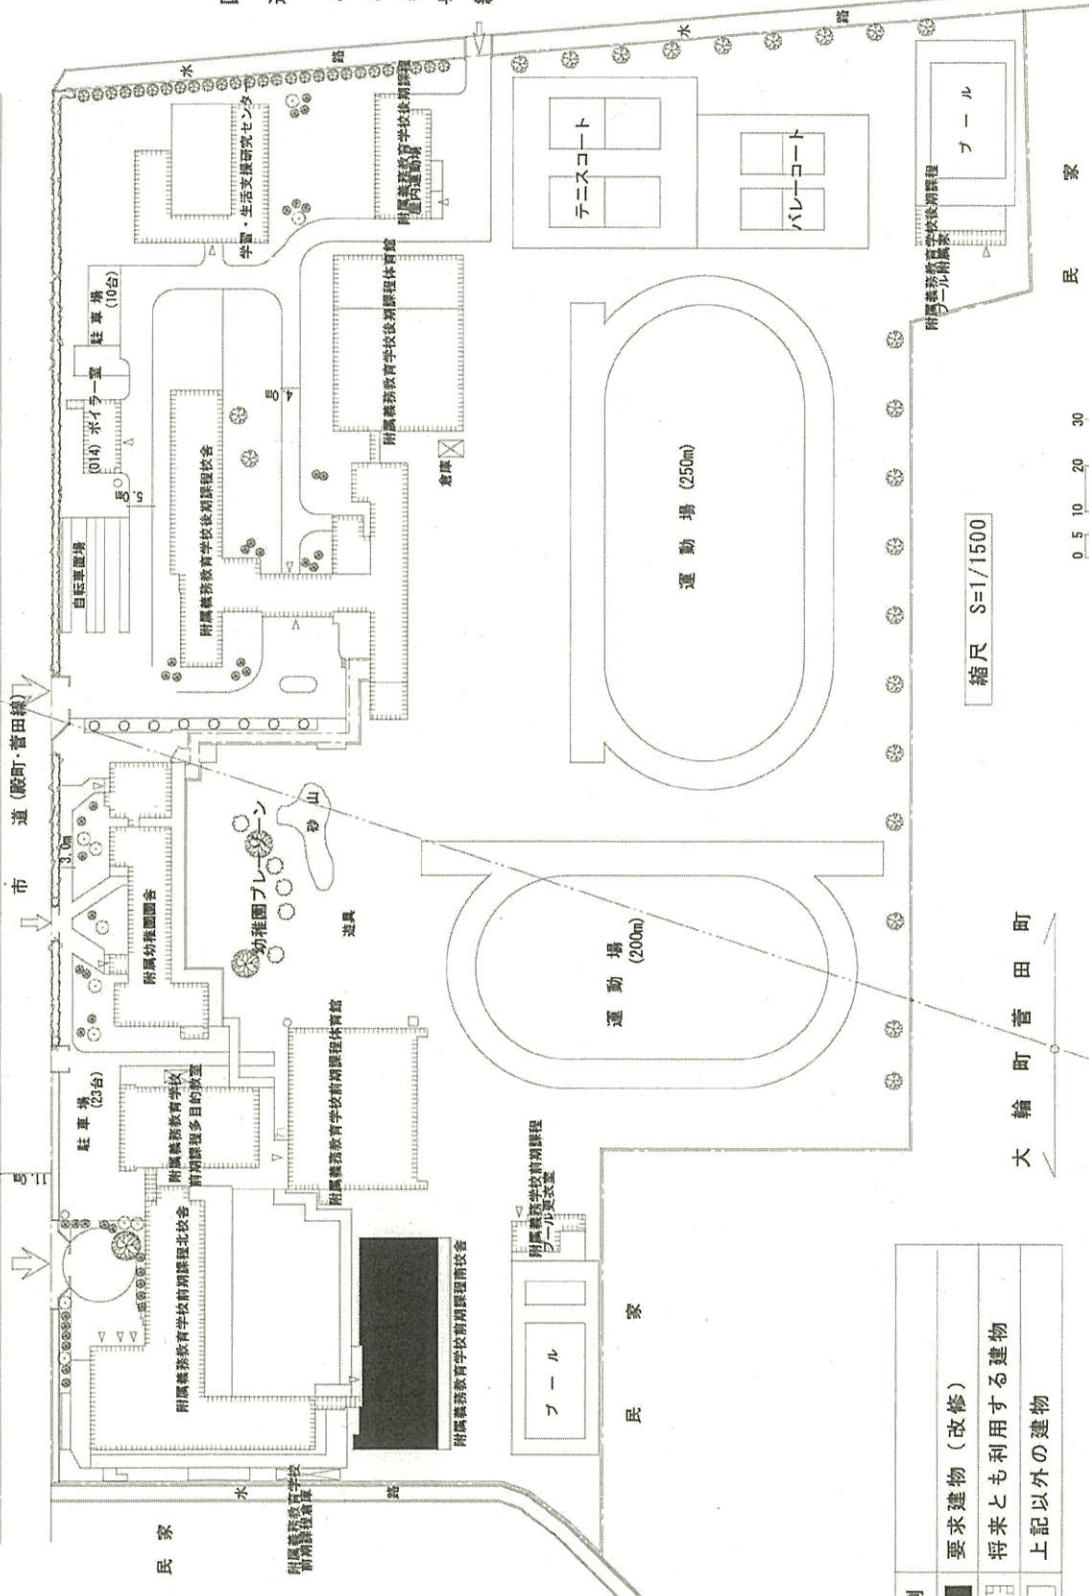


凡 例	要求建物 (改修)
	将来とも利用する建物
	上記以外の建物

縮尺 S=1/1500



大 輪 町 菅 田 町

民 家

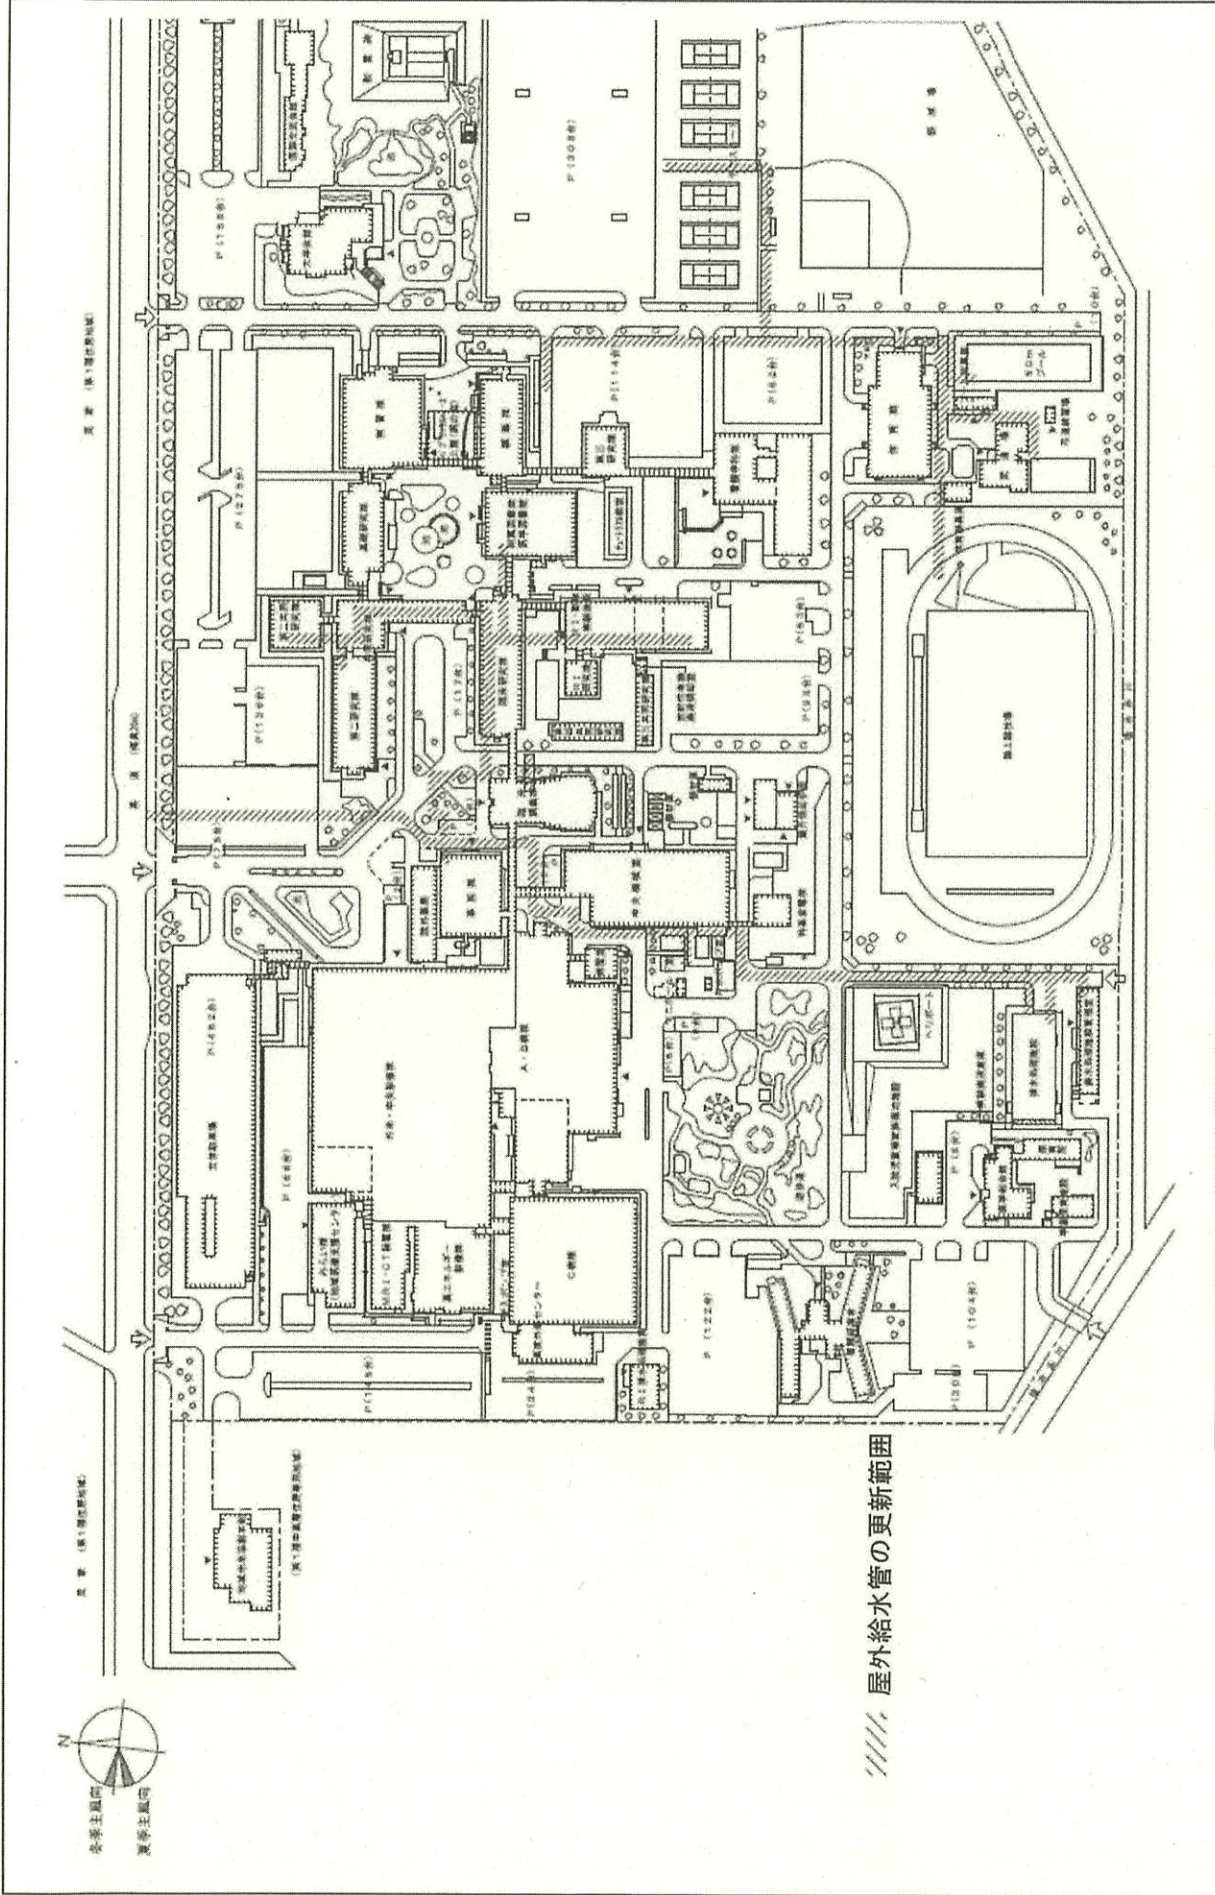

////// 屋外給水管の更新範囲

北東 (第1種建築地域)

東 道 (幅員20m)

北 道 (幅員10m)


北 道 (幅員10m)

東 道 (幅員20m)


東 道 (幅員20m)

団 地 名	(201)塩 治	事 業 名	島根大学(塩治)ライフライン再生(給排水設備)	配 置 図	1/3,000
-------	----------	-------	-------------------------	-------	---------



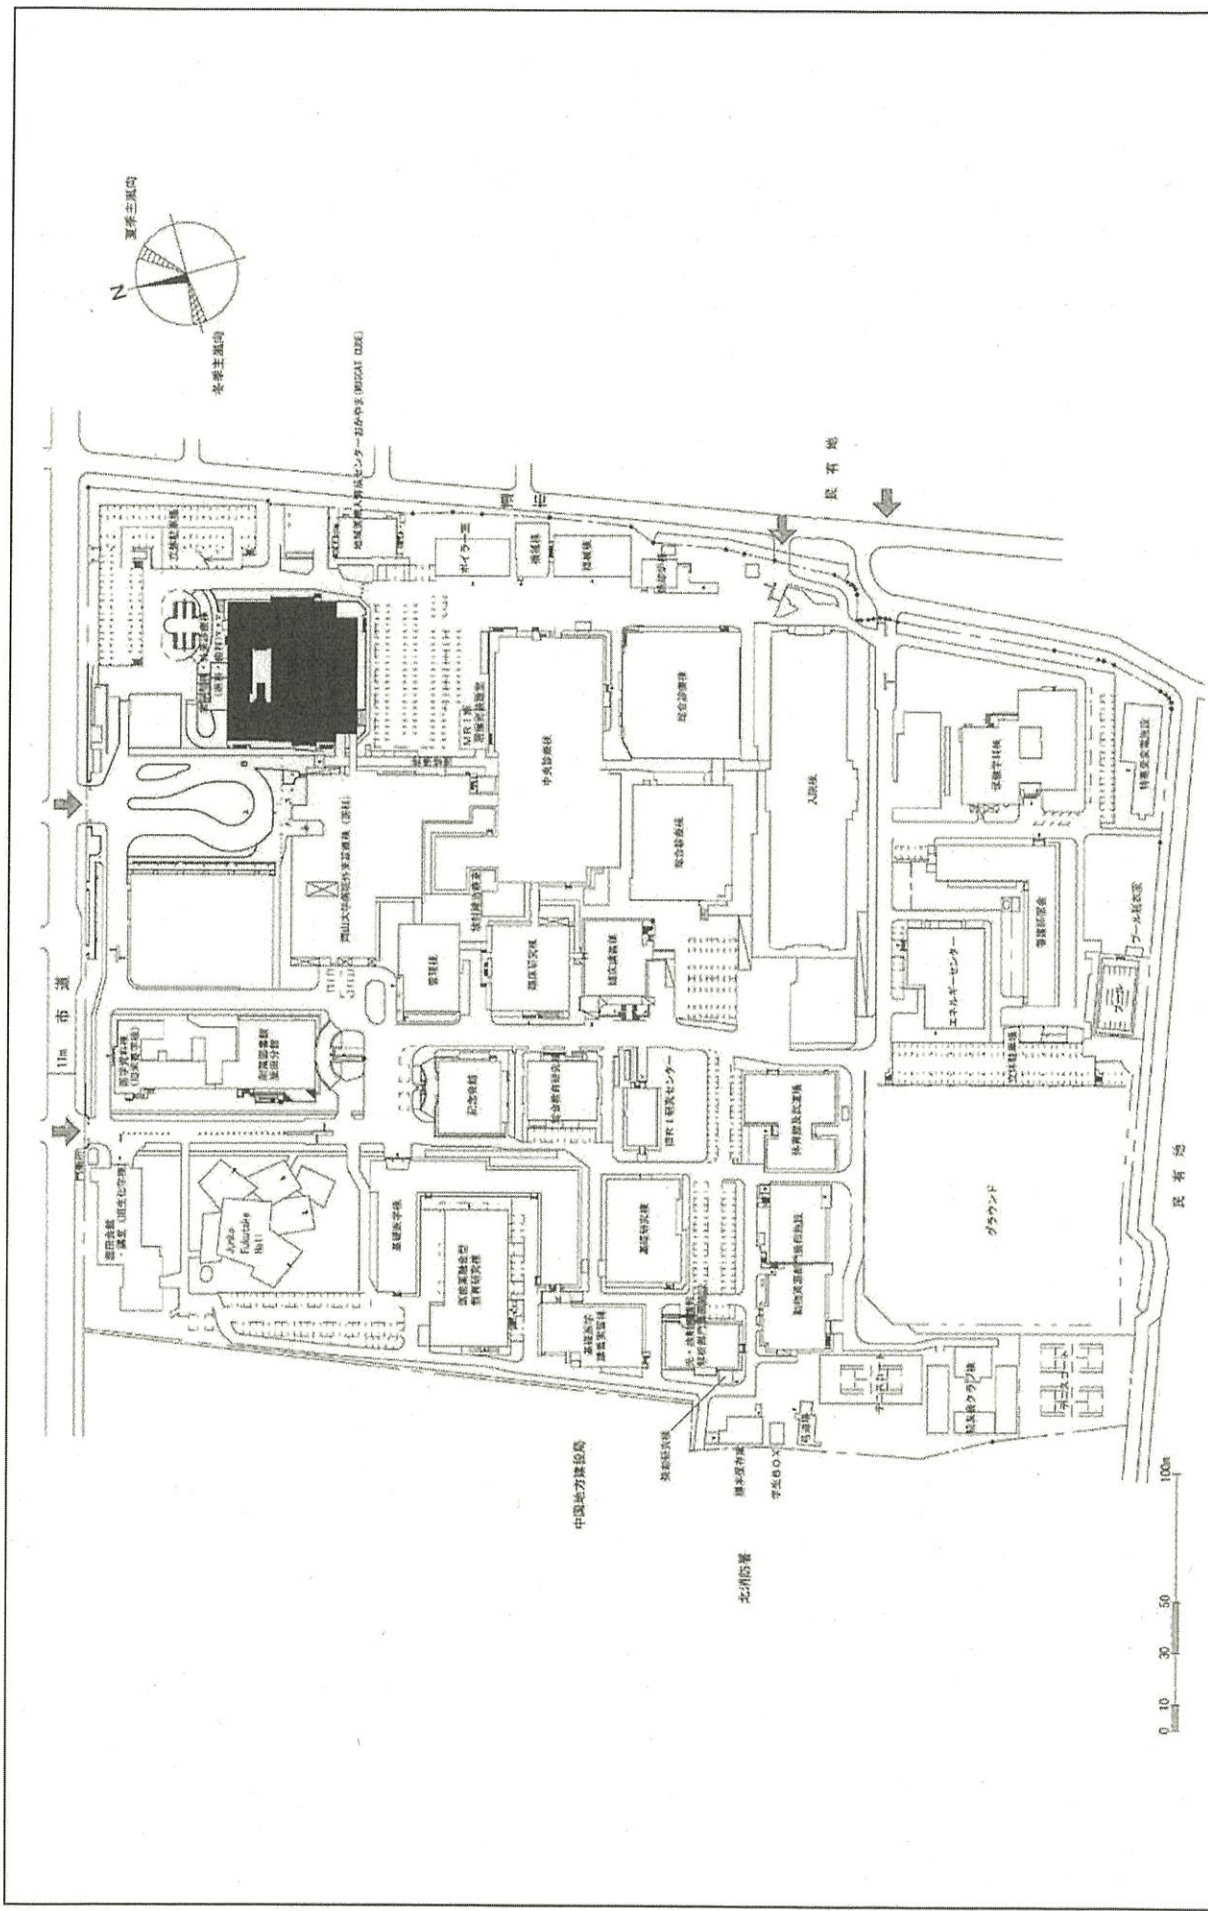

団地名	003 鹿田	事業名	岡山大学(医・歯病)外来診療棟改修(医科・歯科)	配置図	1/2000
-----	--------	-----	--------------------------	-----	--------

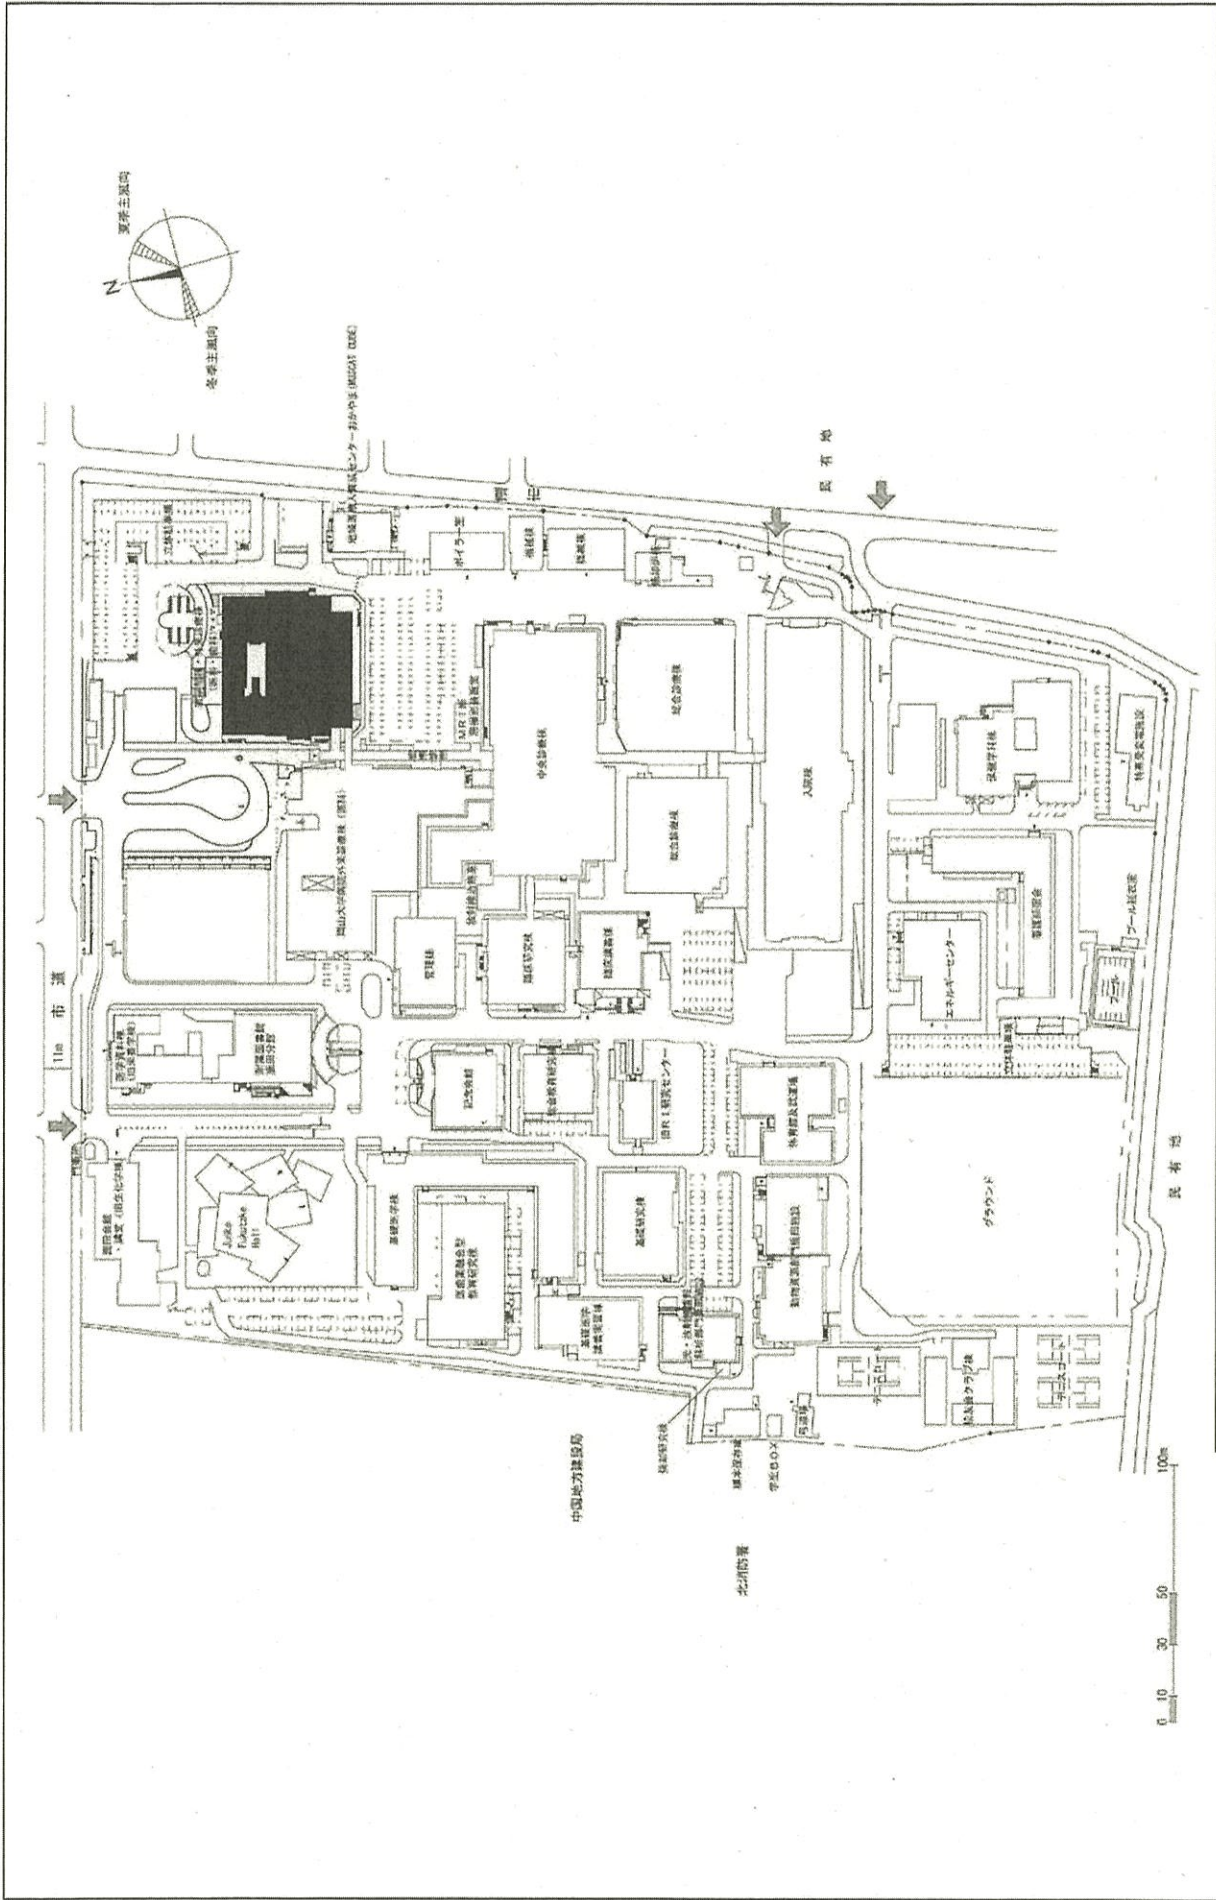

1/2000


配置図

岡山大学(鹿田)総合研究棟改修(歯学系)


事業名

003 鹿田

団地名

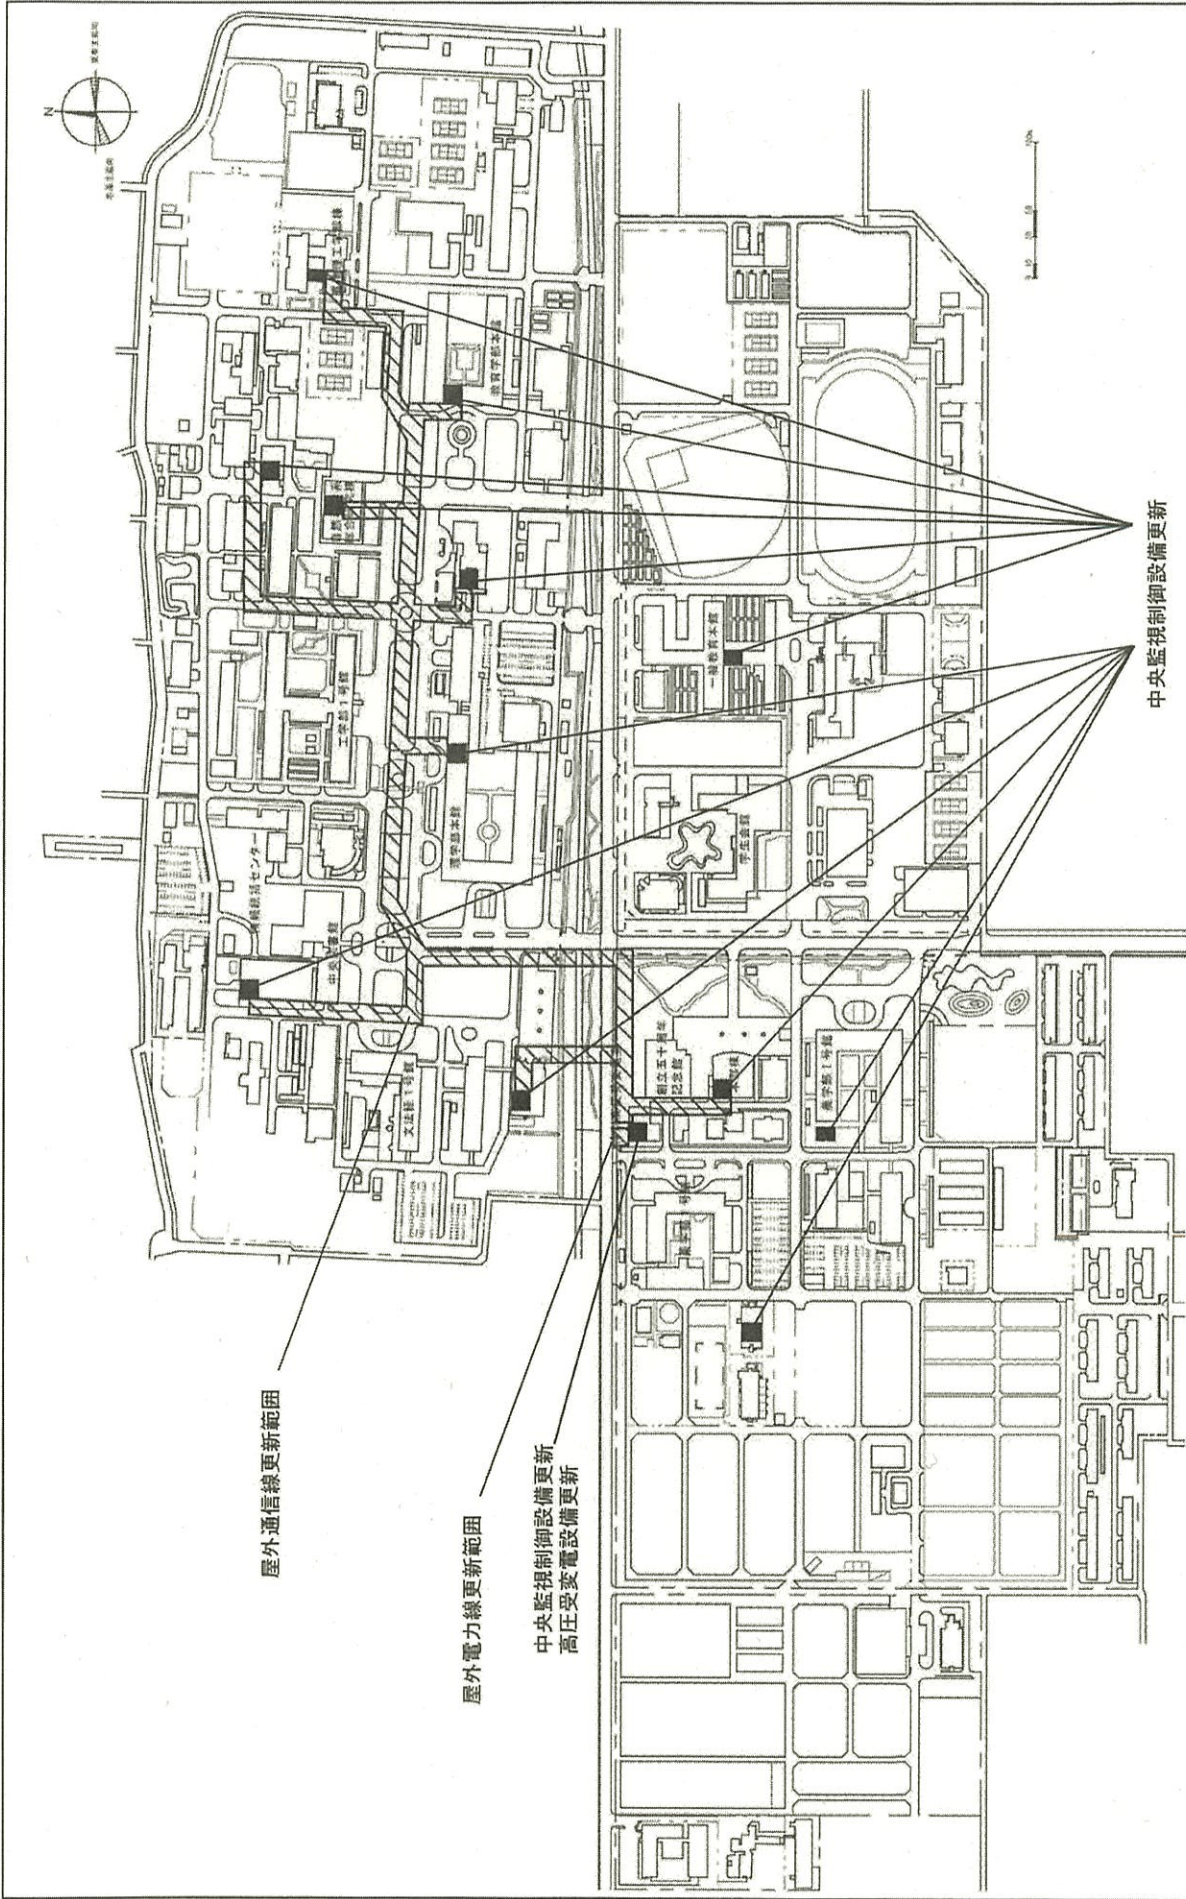

団地名	001 津島	事業名	岡山大学(津島)ライフライン再生Ⅱ (特高受変電設備)	配置図	1/5000
-----	--------	-----	--------------------------------	-----	--------

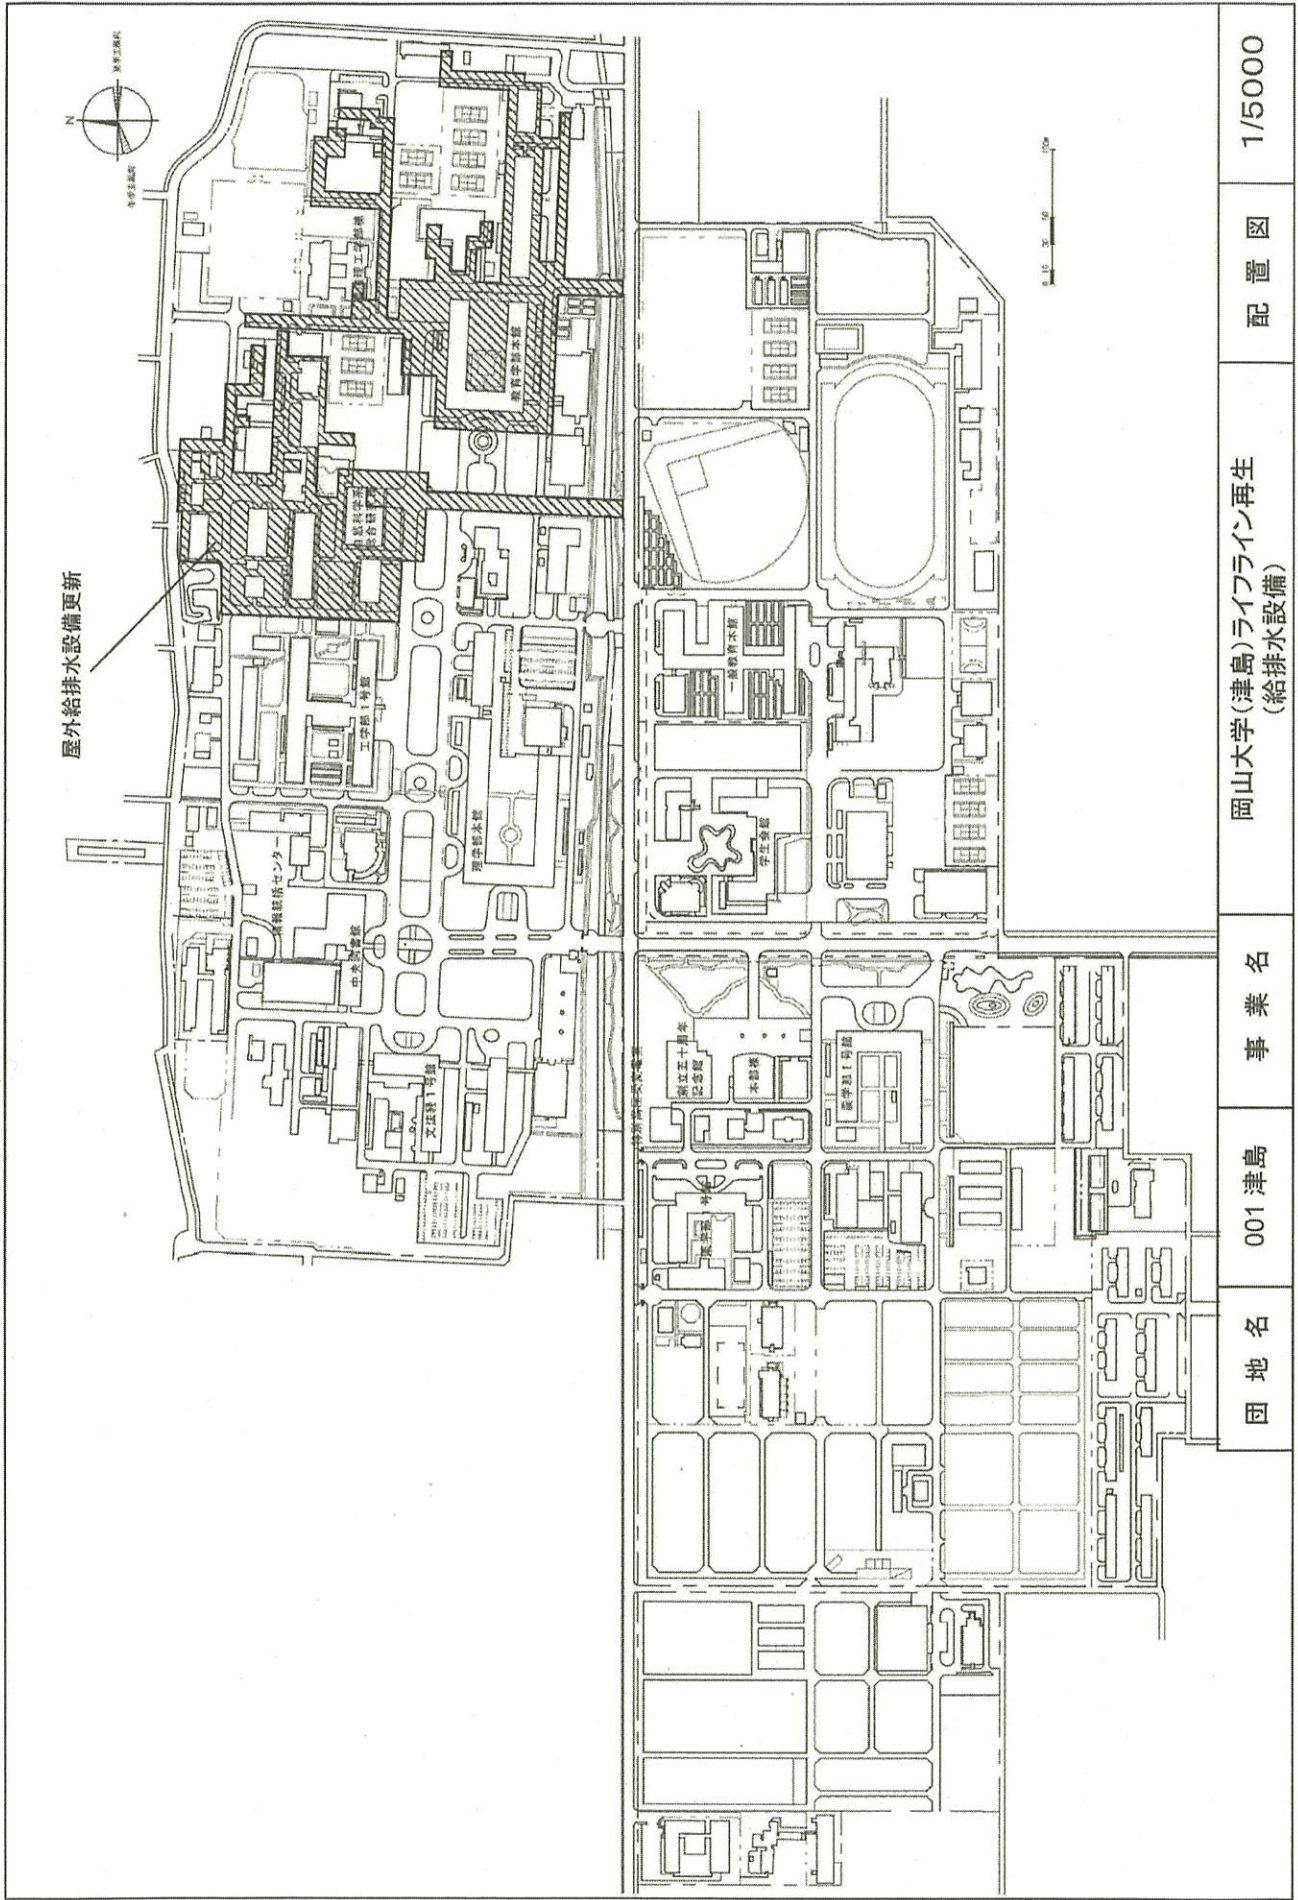

配置図



岡山大学(津島)ライフライン再生  
(給排水設備)

事業名


001 津島

団地名

1/5000

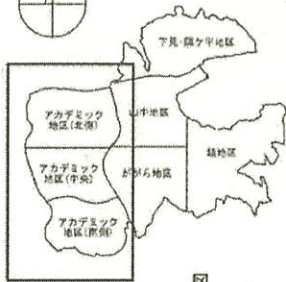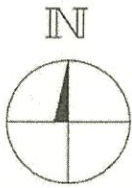

東広島島位置図

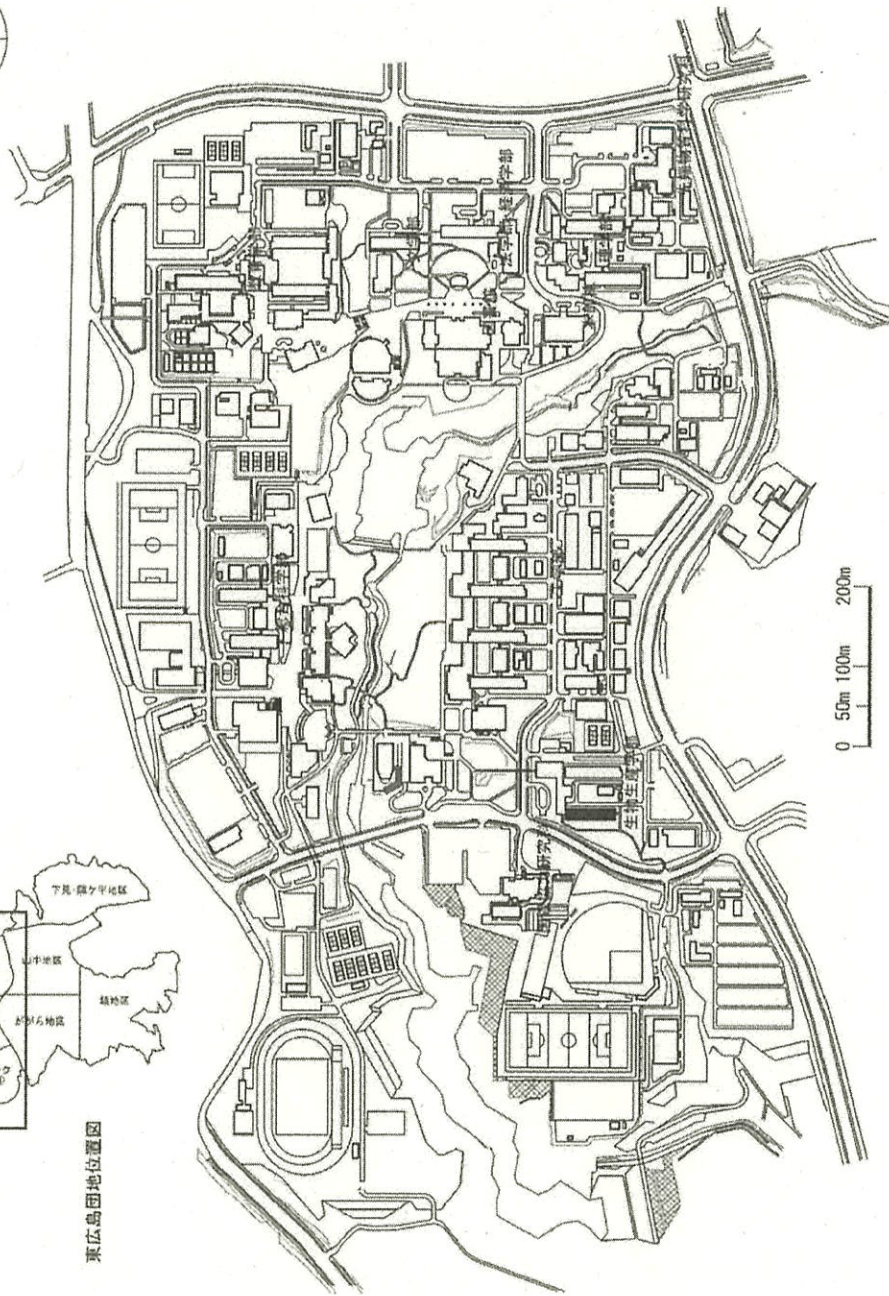

団地名


060東広島

事業名


広島大学(東広島)総合研究棟改修(生物学系)

配置図


1/8000

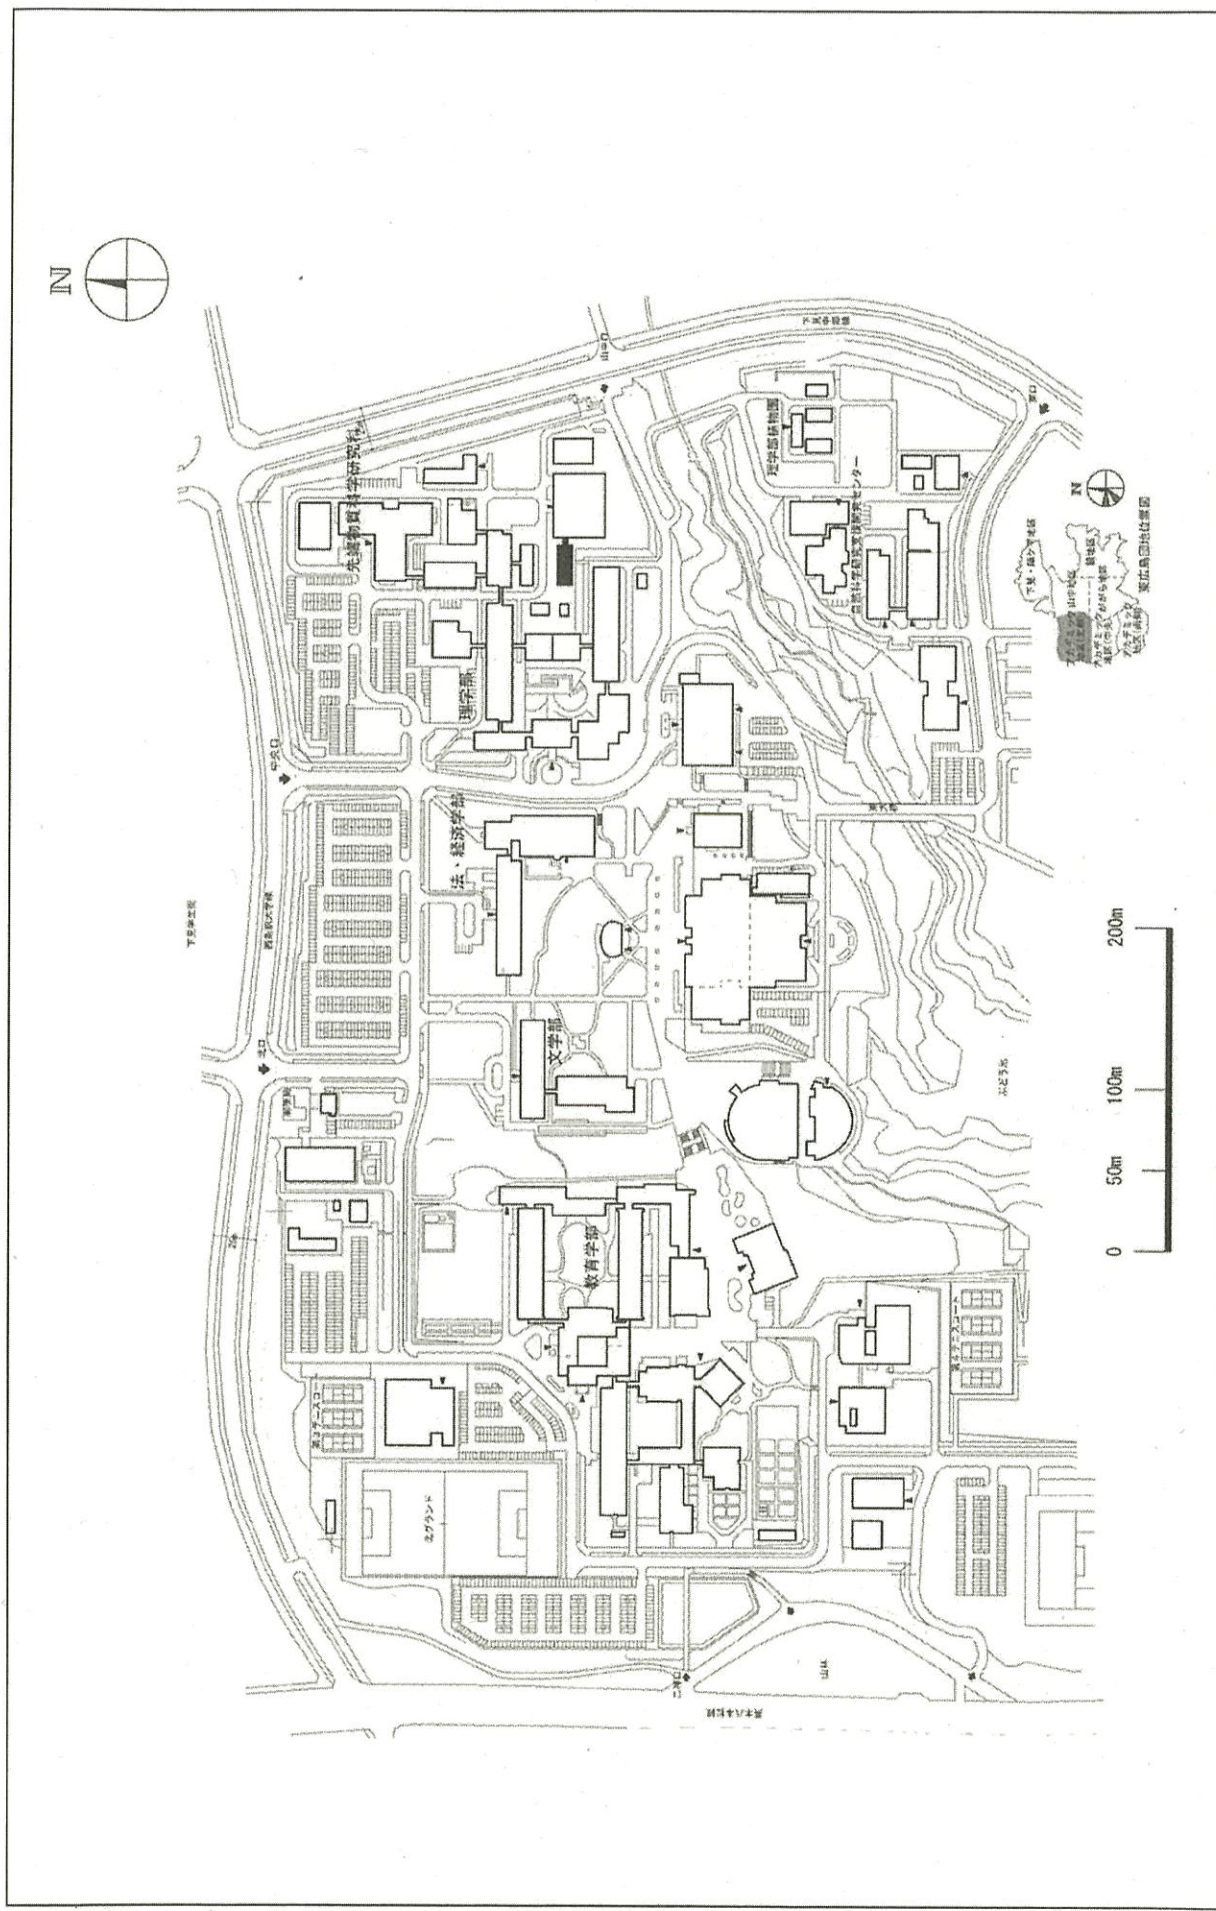

団 地 名	060東広島	事 業 名	広島大学(東広島)実験実習棟(生物科学系)	配 置 図	1/4000
-------	--------	-------	-----------------------	-------	--------

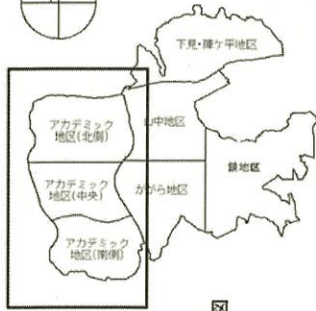

東広島団地位置図

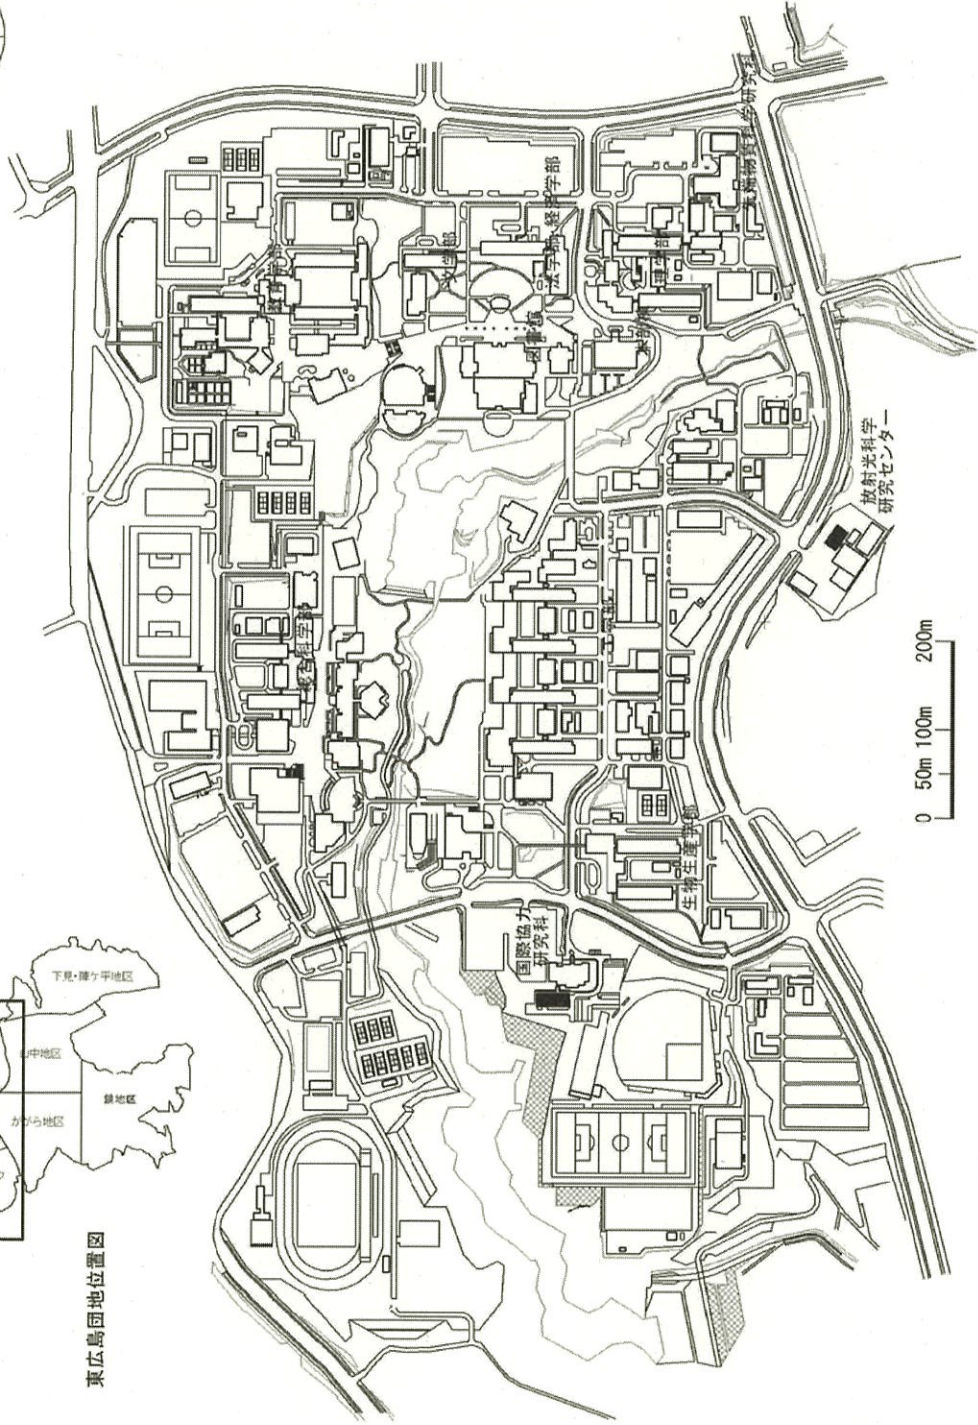

団地名




060 東広島

事業名

広島大学(東広島)長寿化促進事業

配置図

1/8,000

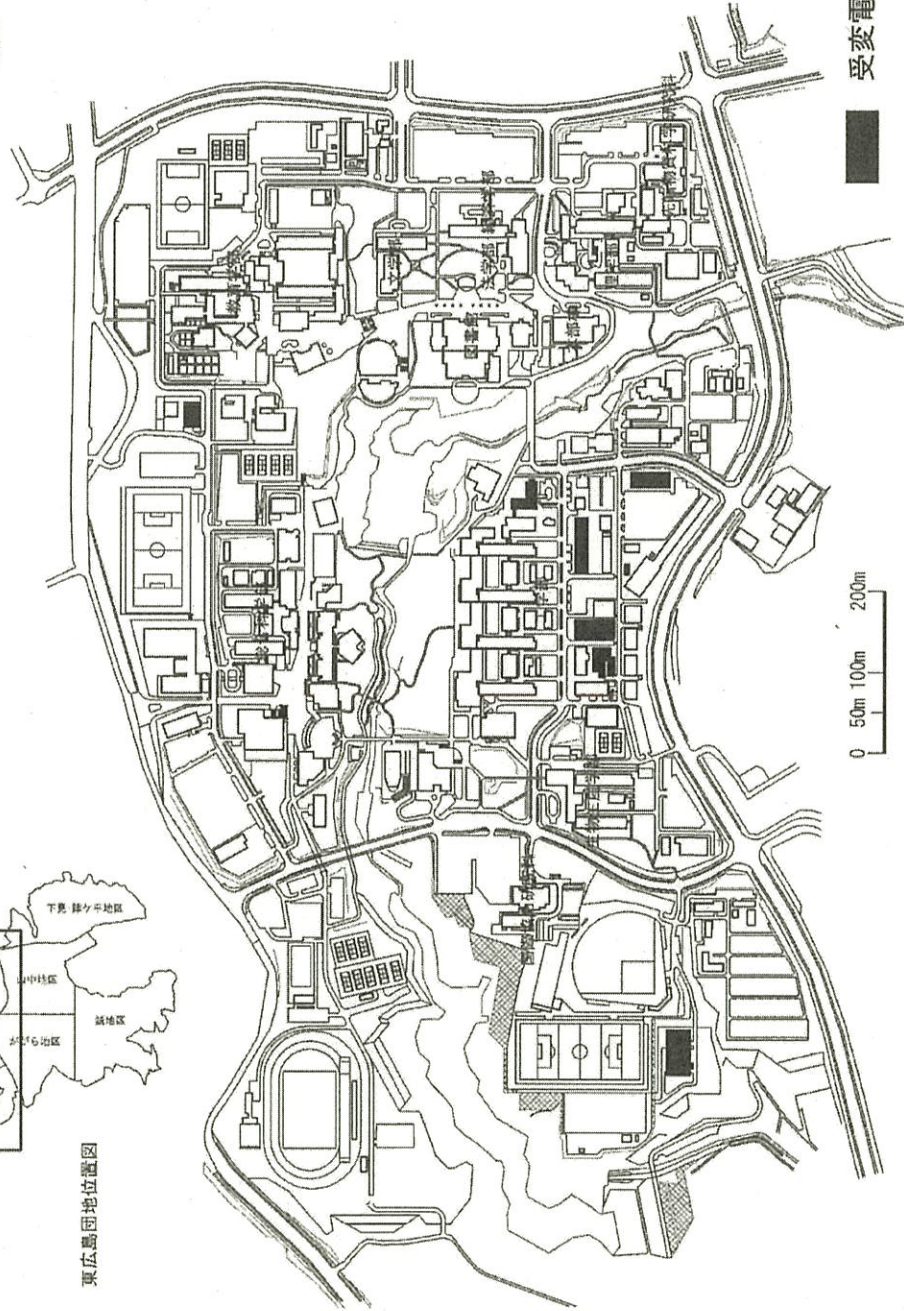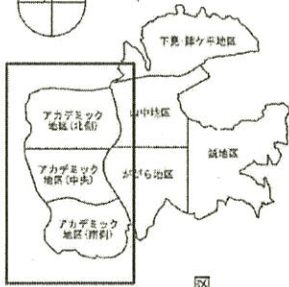
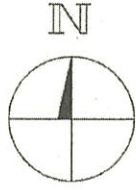


受変電設備の改修範囲


0 50m 100m 200m

団 地 名	060東広島	事 業 名	広島大学(東広島)ライフライン再生(電気設備)	配 置 図	1/8000
-------	--------	-------	-------------------------	-------	--------




 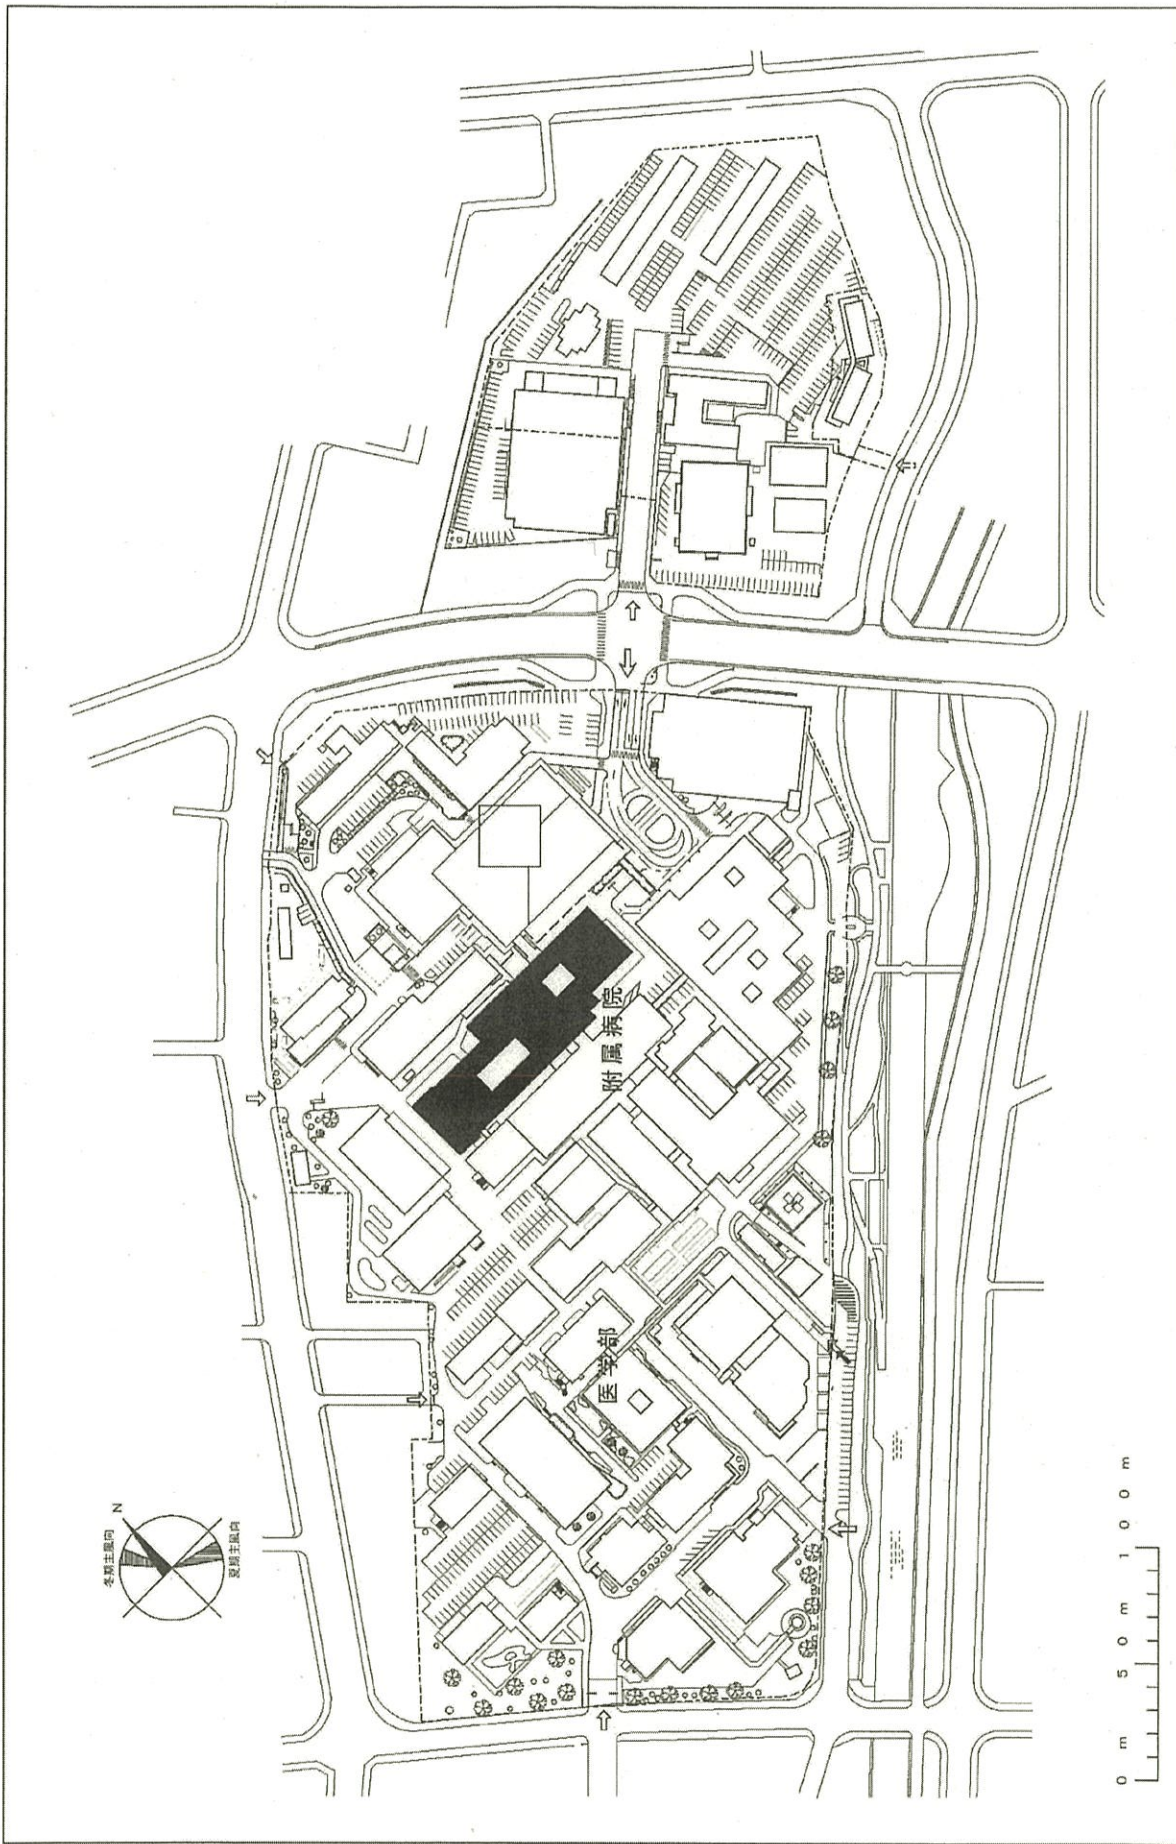

団地名	004 小串	事業名	山口大学(医病)第1病棟改修	配置図	1/2, 000
-----	--------	-----	----------------	-----	----------

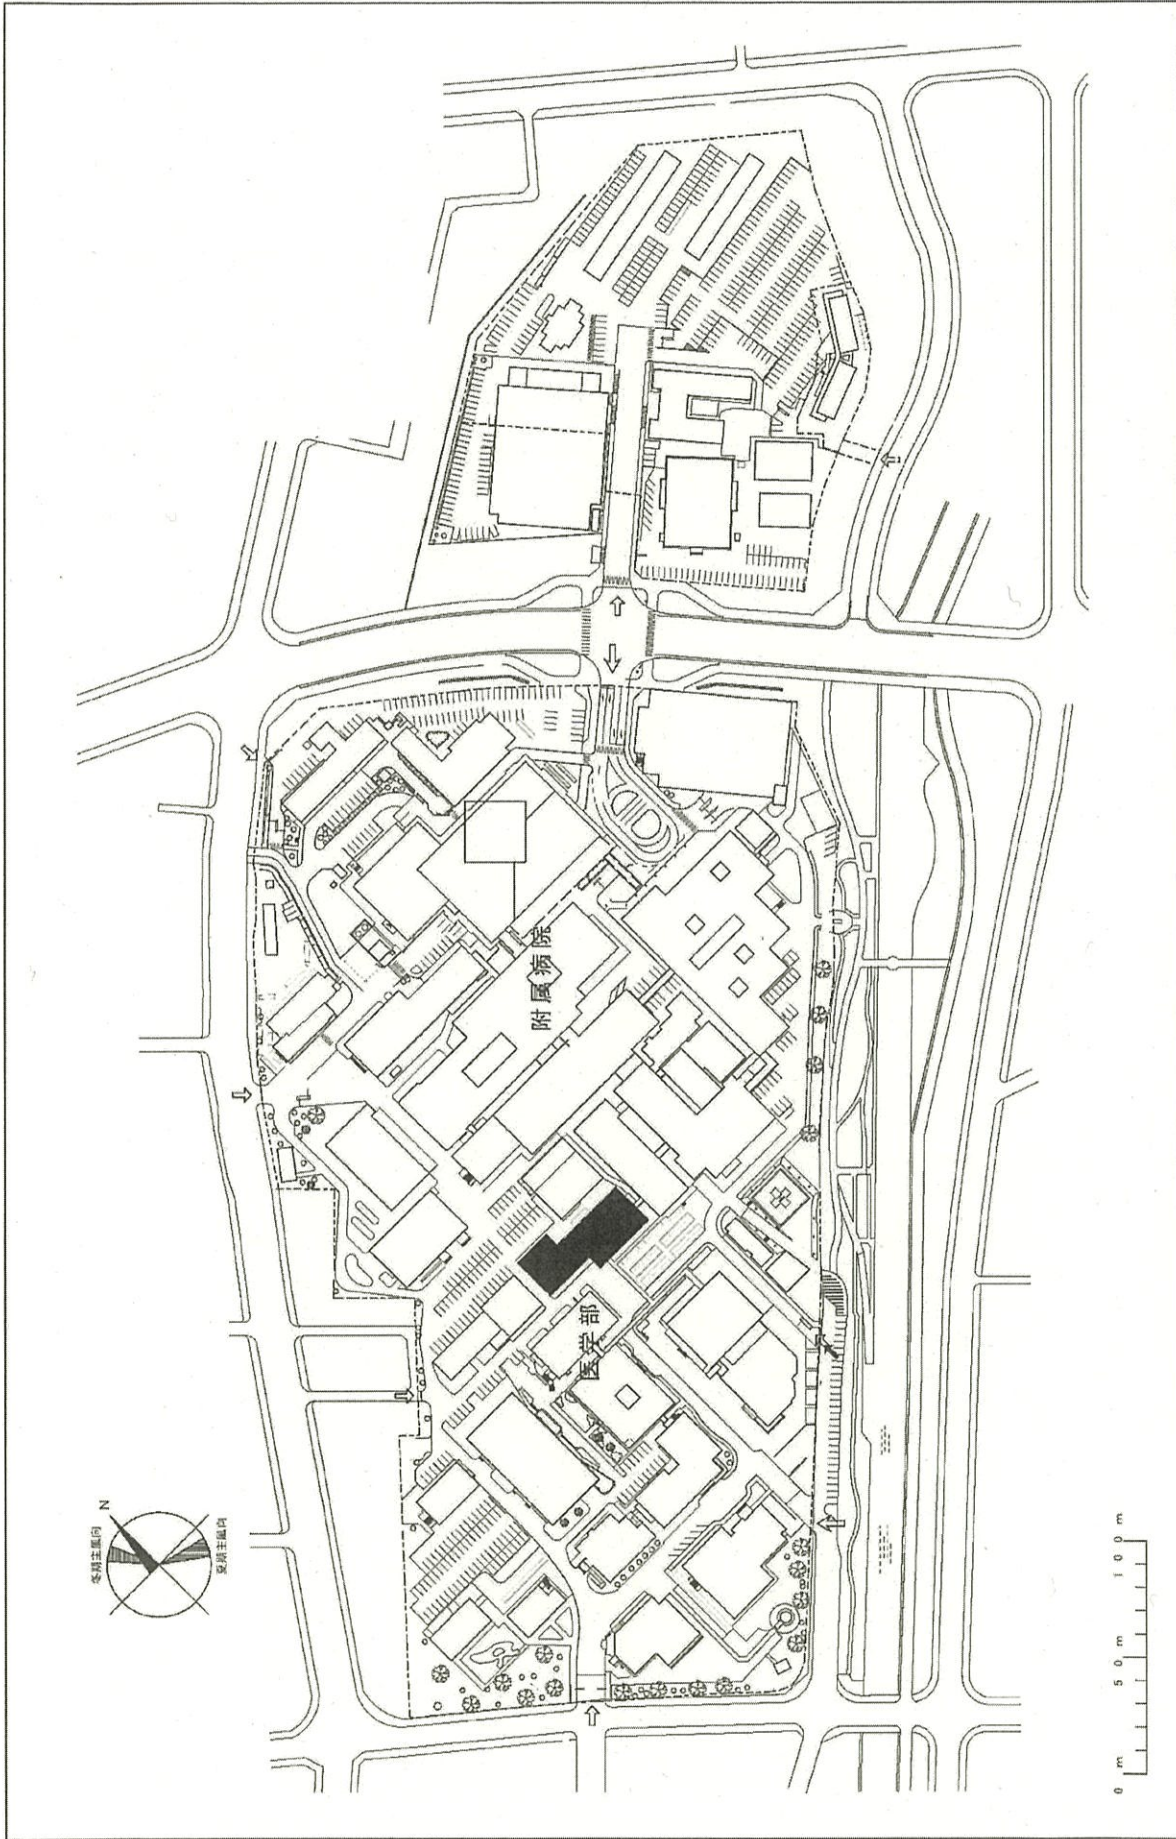

团地名	004 小串	事业名	山科大学(小串)総合研究棟改修(医学系)	配置図	1/2,000
-----	--------	-----	----------------------	-----	---------

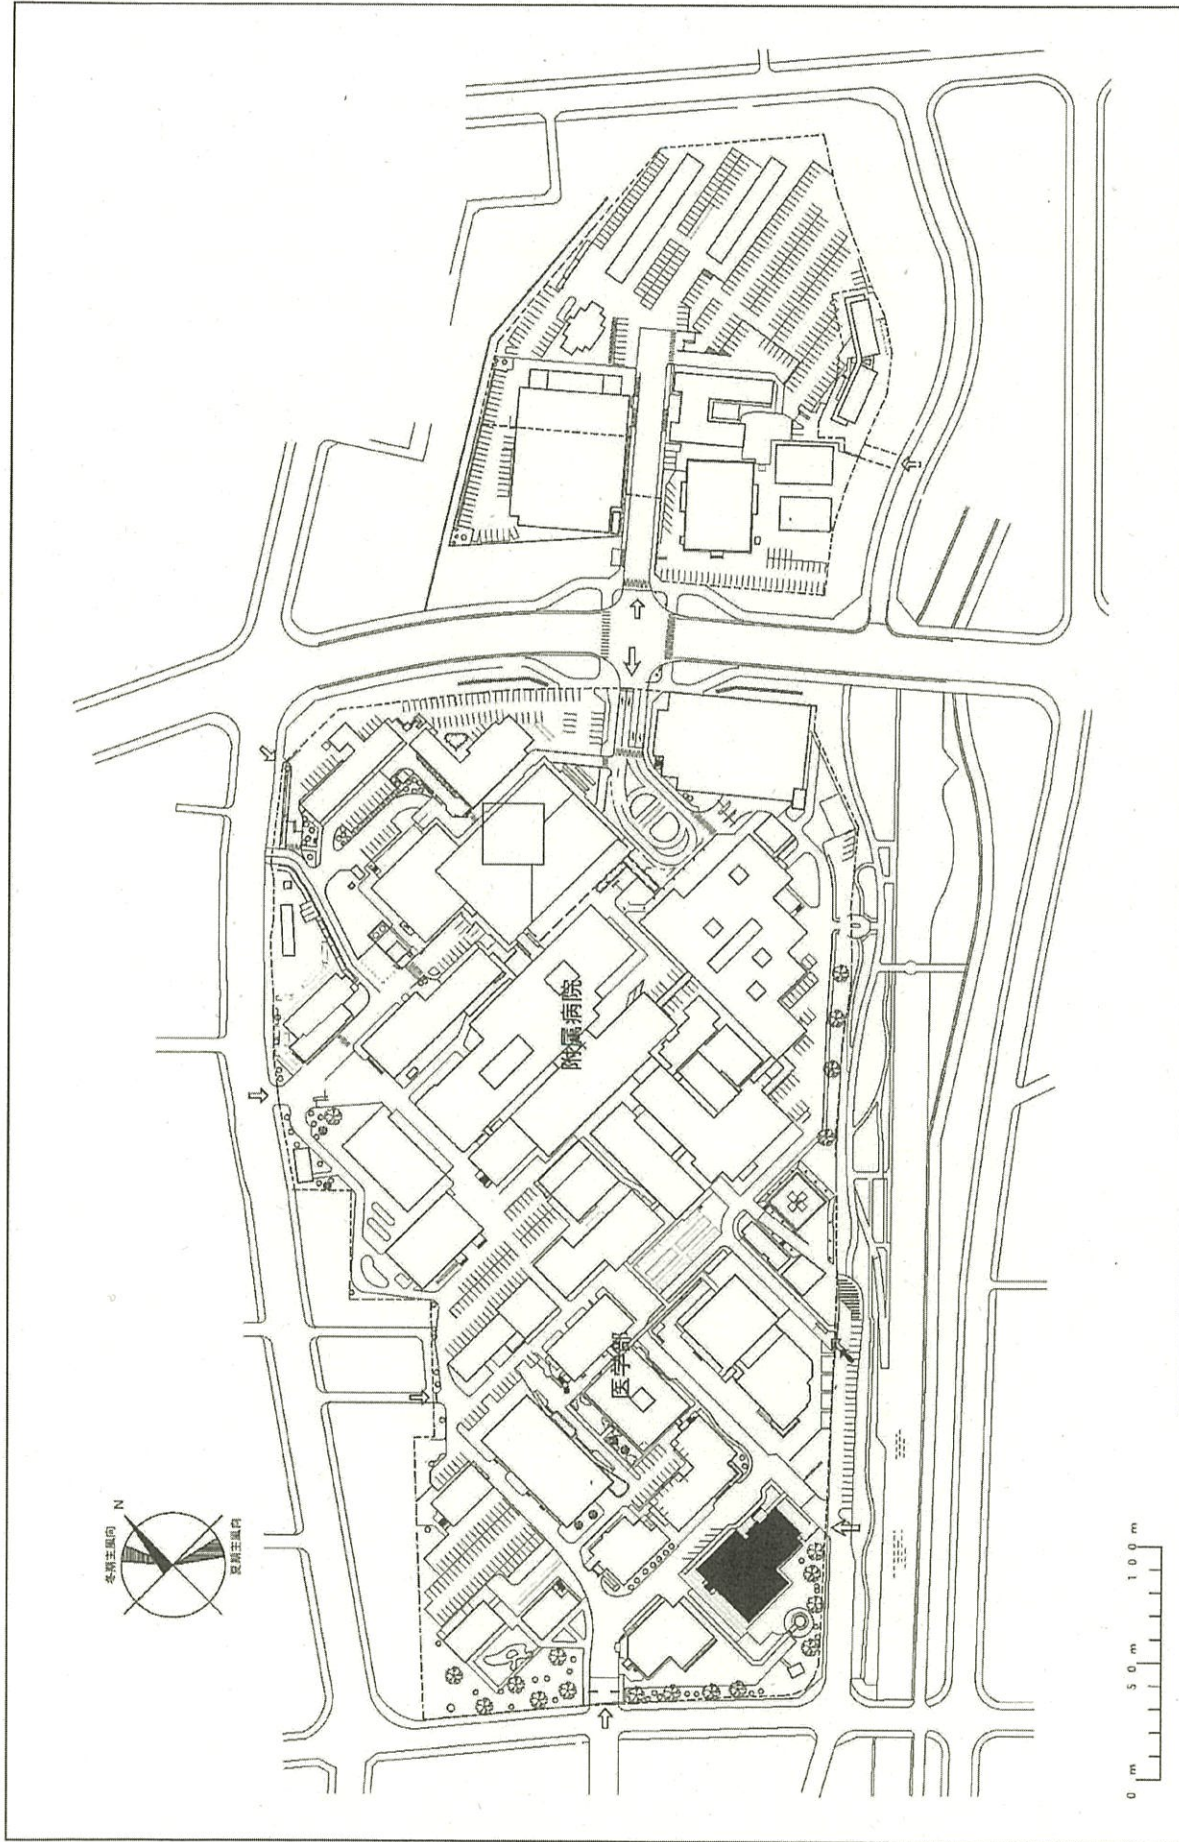

配置図 1/2,000


山形大学(小串)図書館改修

事業名


004 小串

団地名

(様式S-2)

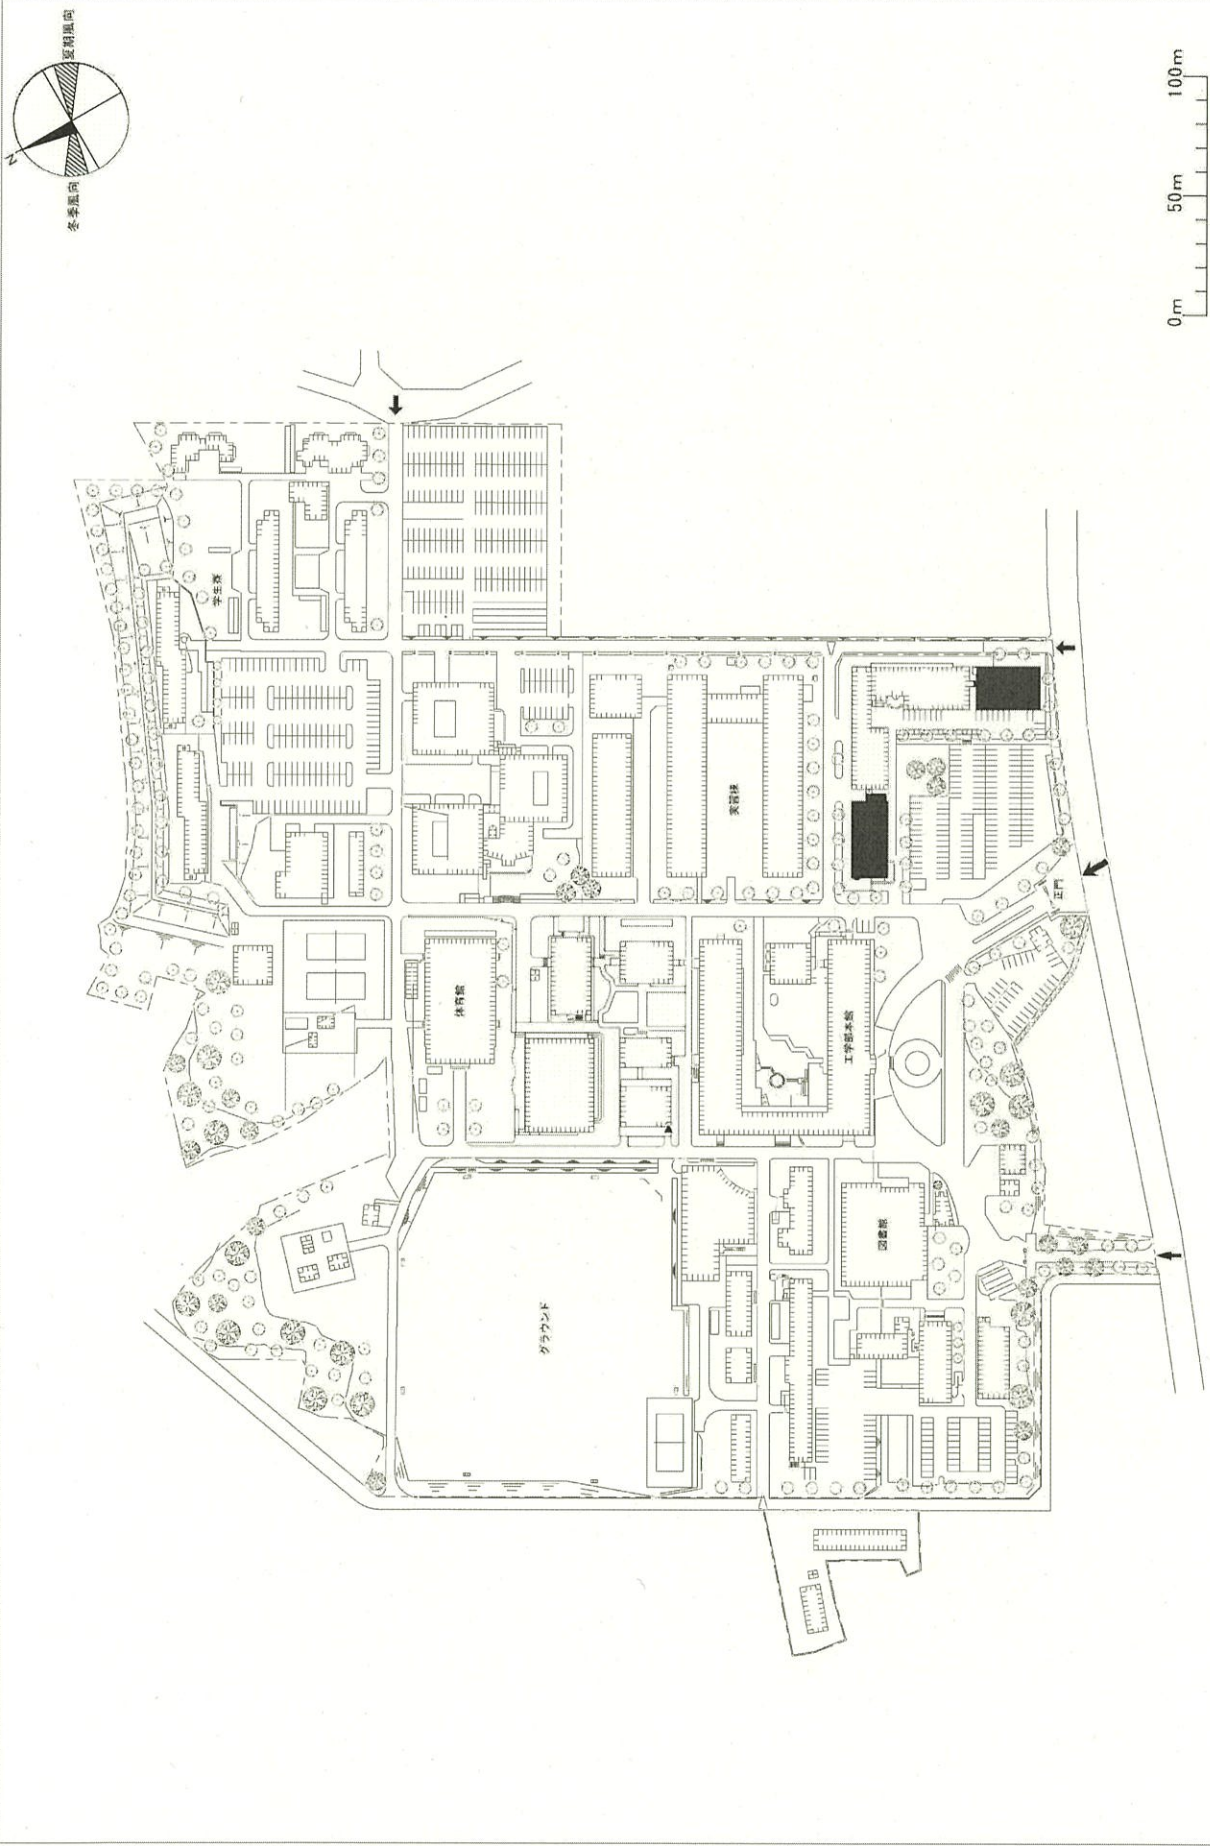

団地名	003 常盤	事業名	山口大学 (常盤) 先端研究棟等改修	配置図	S=1/3000
-----	--------	-----	--------------------	-----	----------


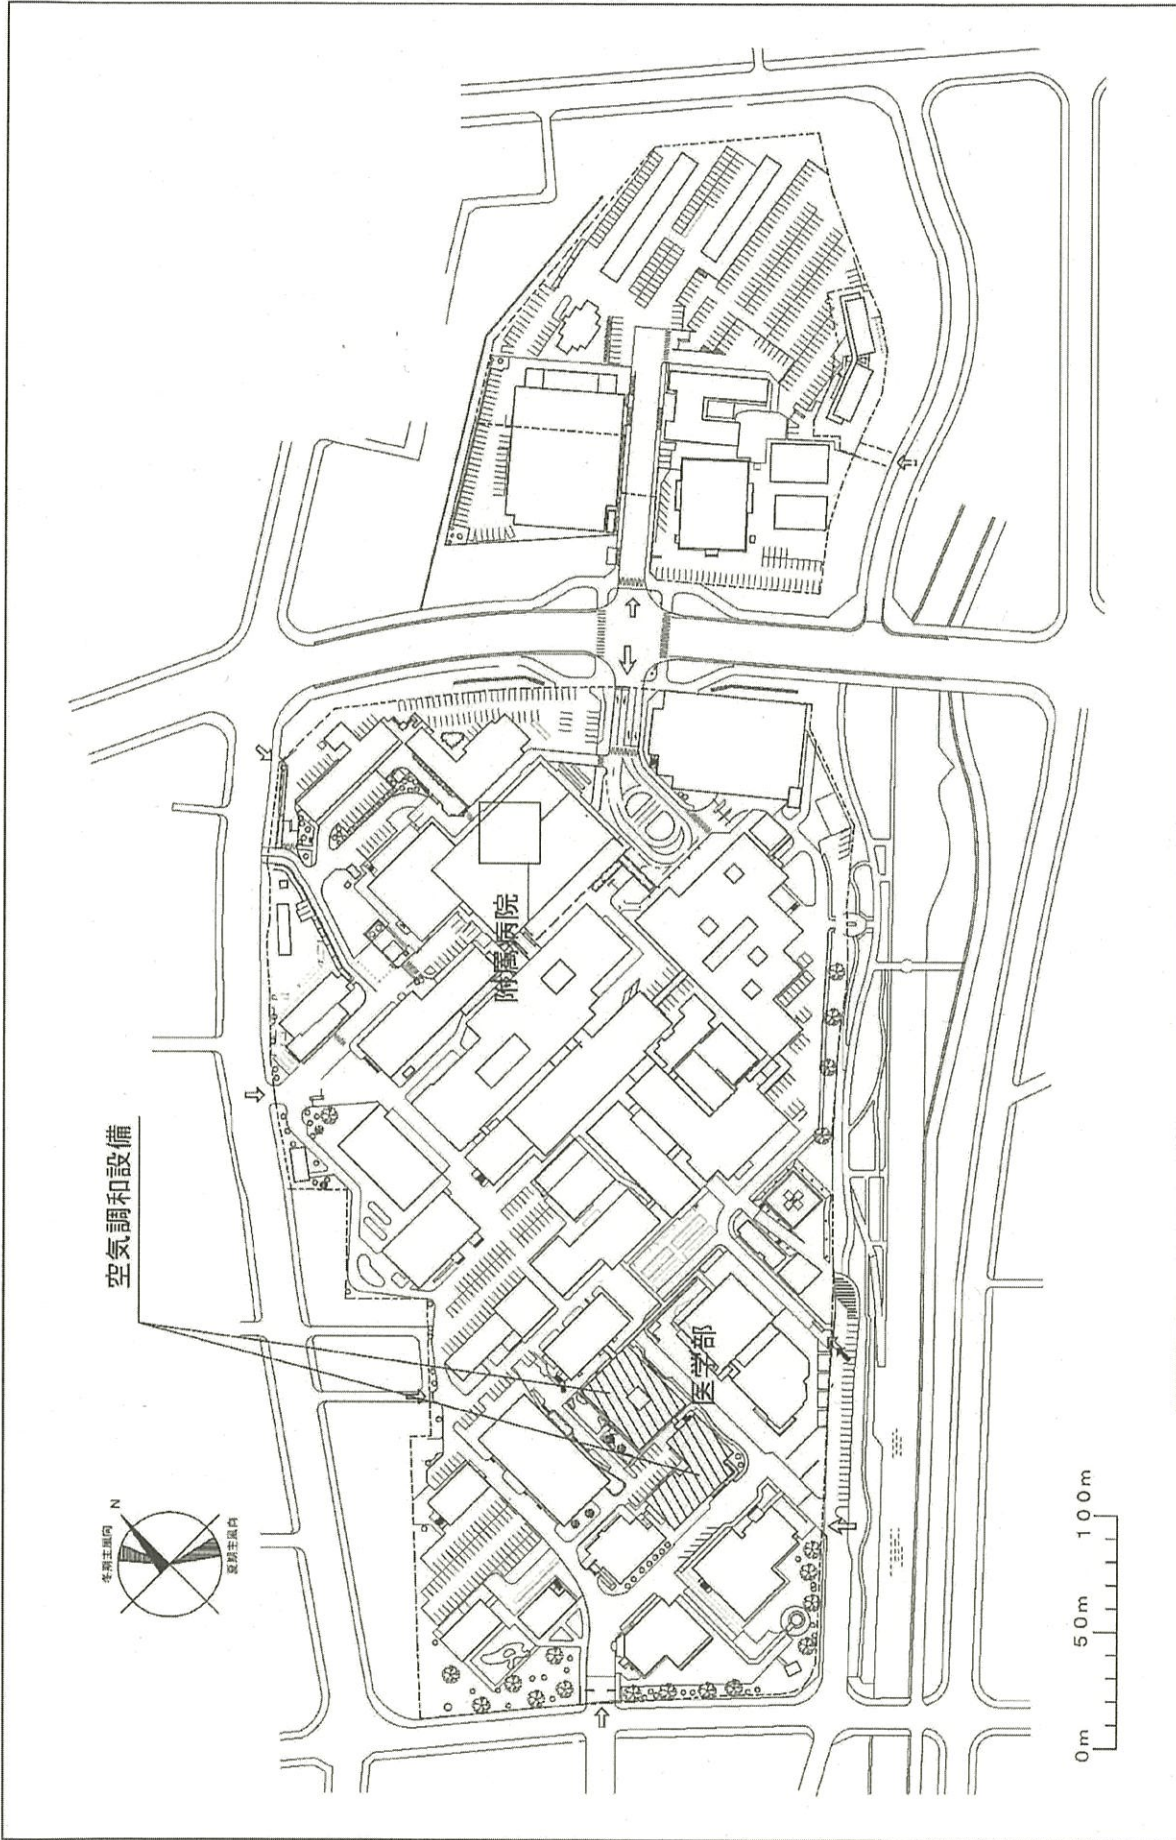


空調設備





0m 50m 100m

団地名	004 小串	事業名	山口大学(小串)ライフライン再生(空調設備)	配置図	1/2,000
-----	--------	-----	------------------------	-----	---------

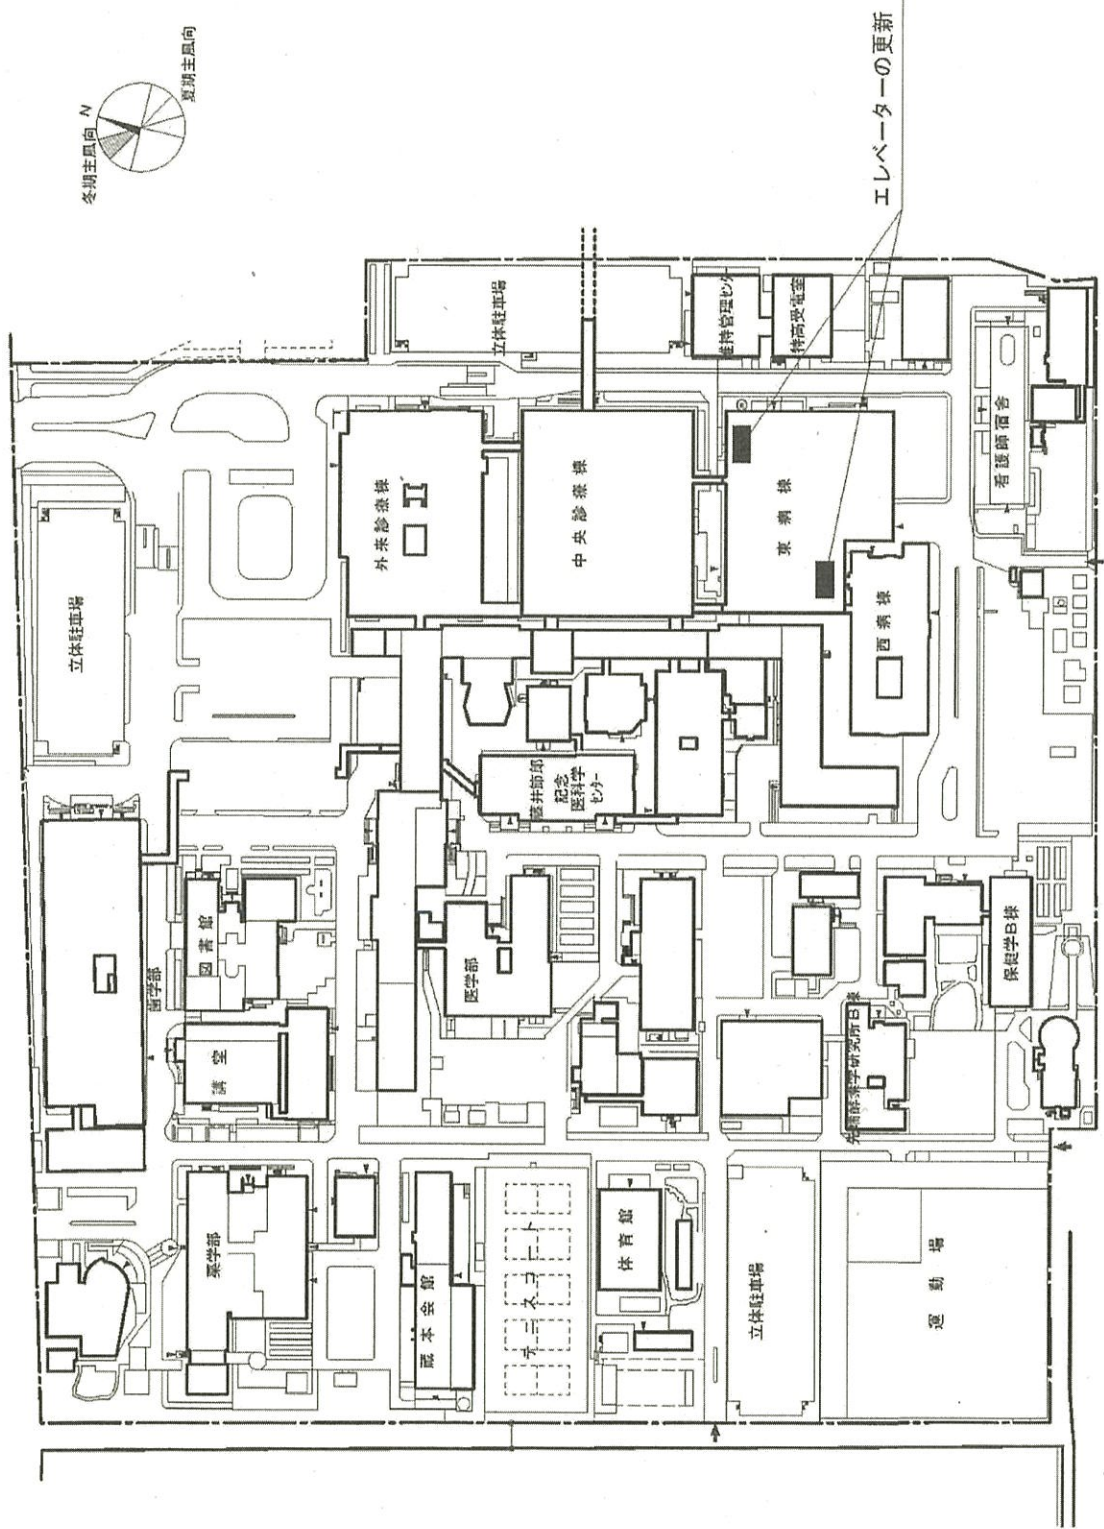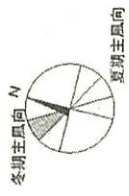


団地名	013 蔵本	事業名	徳島大学(医病)基幹・環境整備(昇降機設備)	配置図	1/2300
-----	--------	-----	------------------------	-----	--------

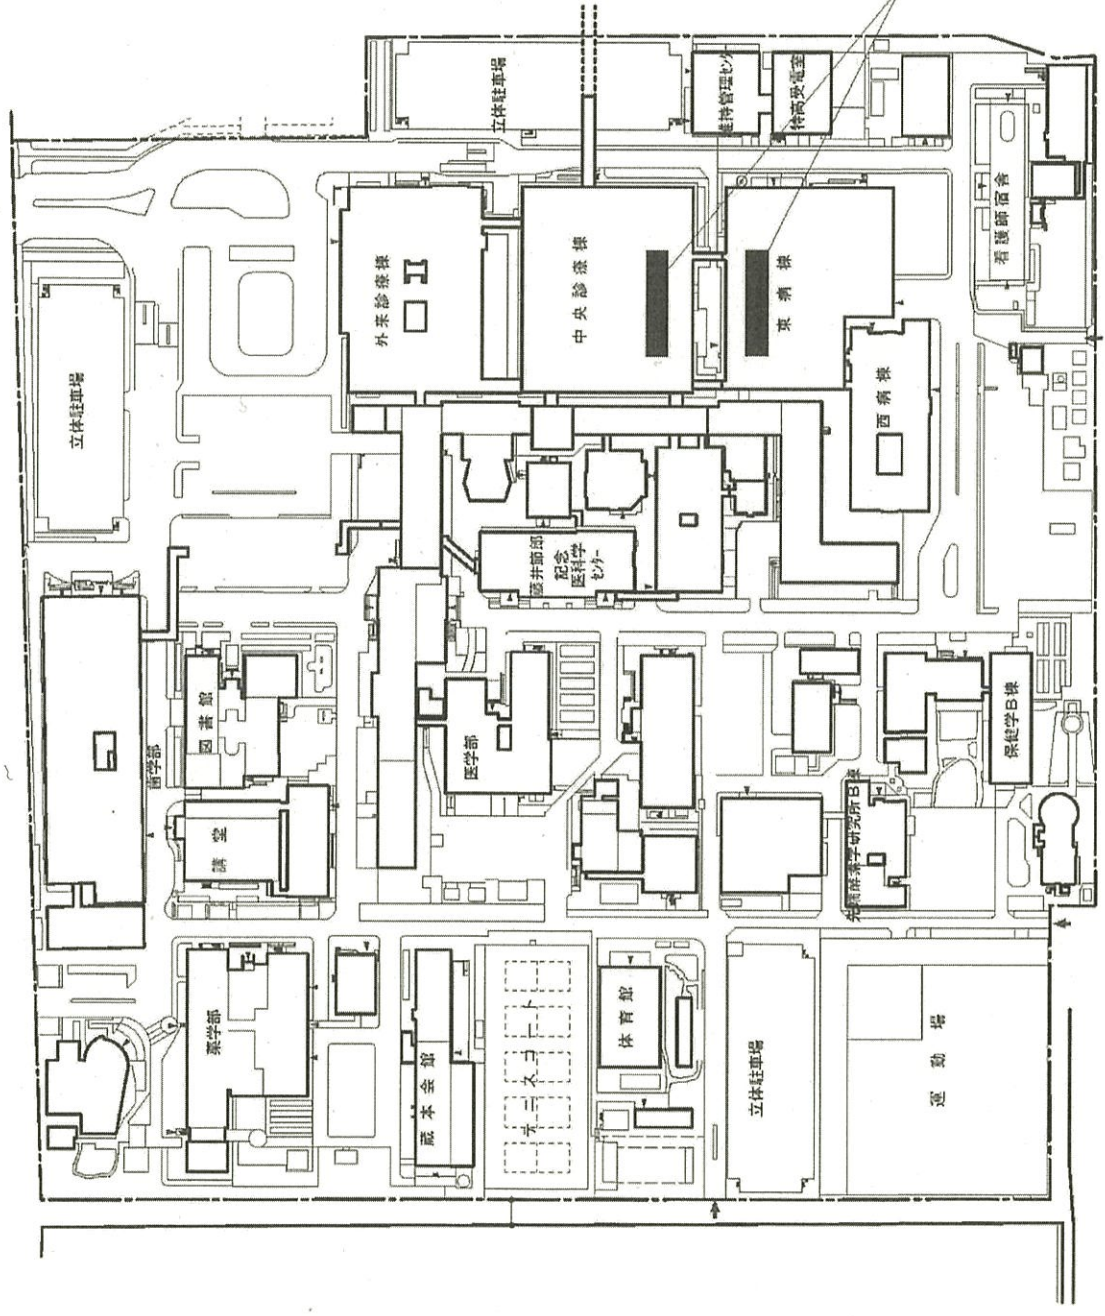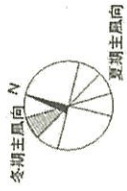

電源装置、無停電電源装置、  
直流電源装置の更新

団地名	013 蔵本	事業名	徳島大学(医病)ライフライン再生(無停電電源設備等)	配置図	1/2300
-----	--------	-----	----------------------------	-----	--------

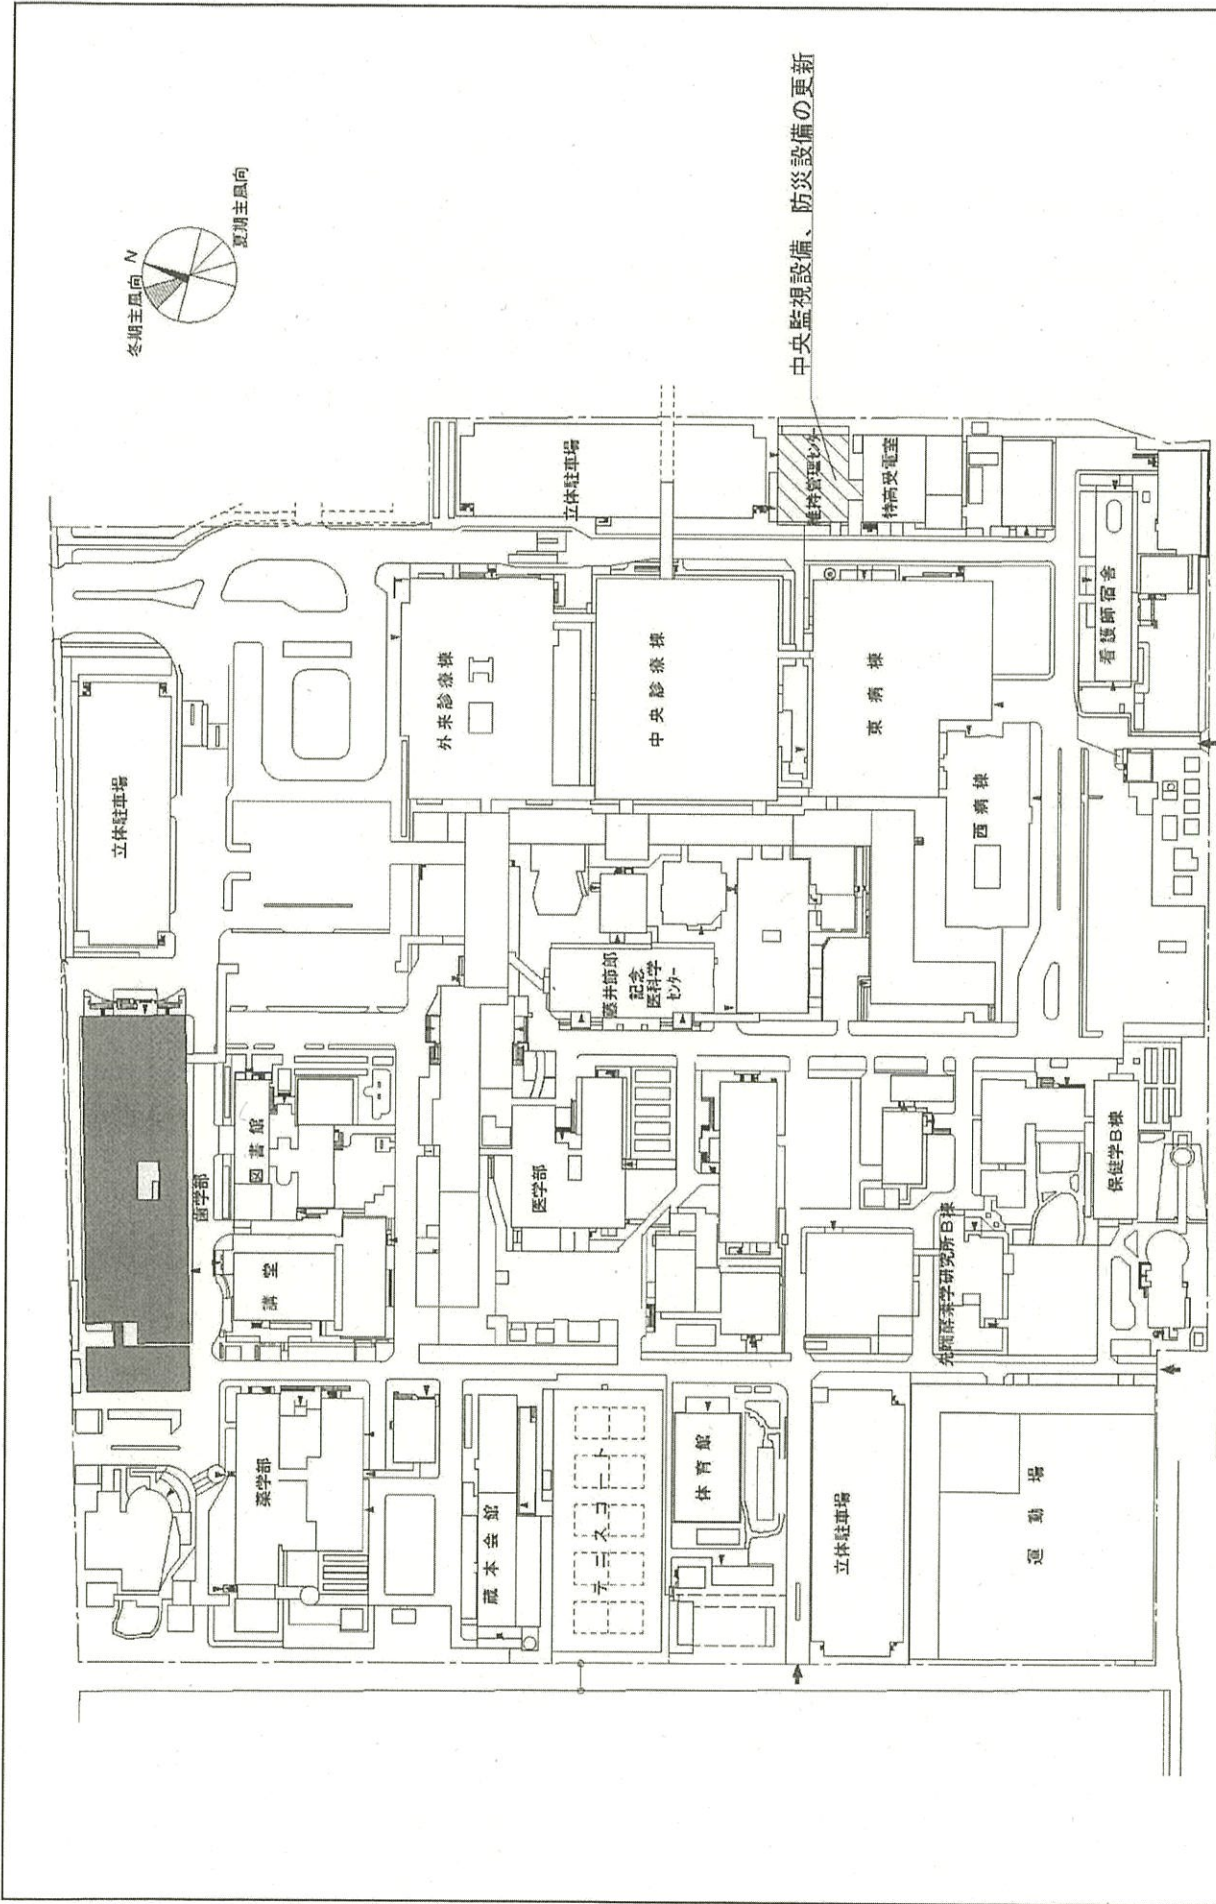

配置図 1/2300



徳島大学(蔵本)総合研究棟改修Ⅲ(歯学系)

事業名

013 蔵本

団地名



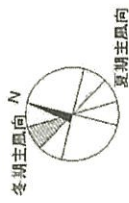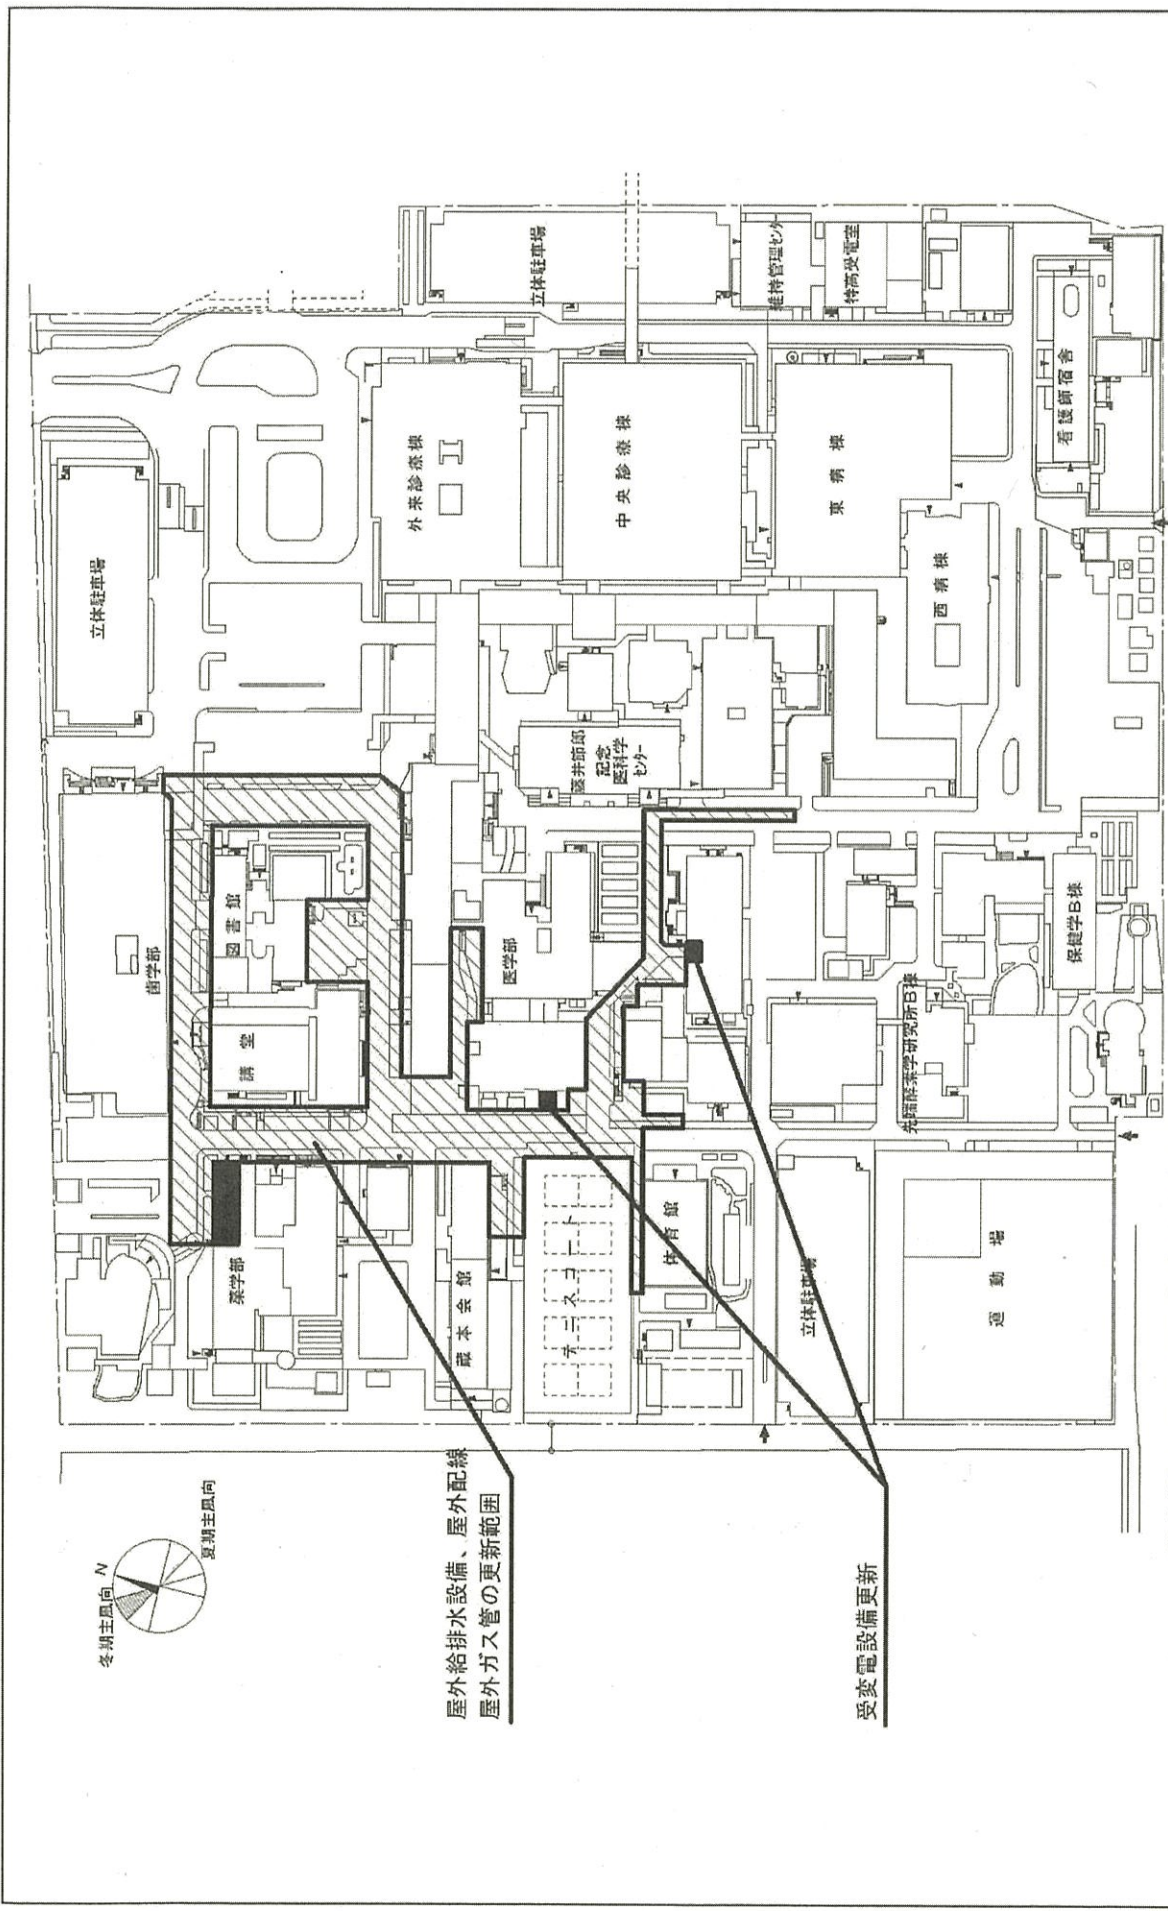


屋外給排水設備、屋外配線  
屋外ガス管の更新範囲

受変電設備更新

(蔵本他)ライフライン再生(給排水設備)



団地名	013 蔵本	事業名	徳島大学(蔵本)ライフライン再生(給排水設備)	配置図	1/2300
-----	--------	-----	-------------------------	-----	--------

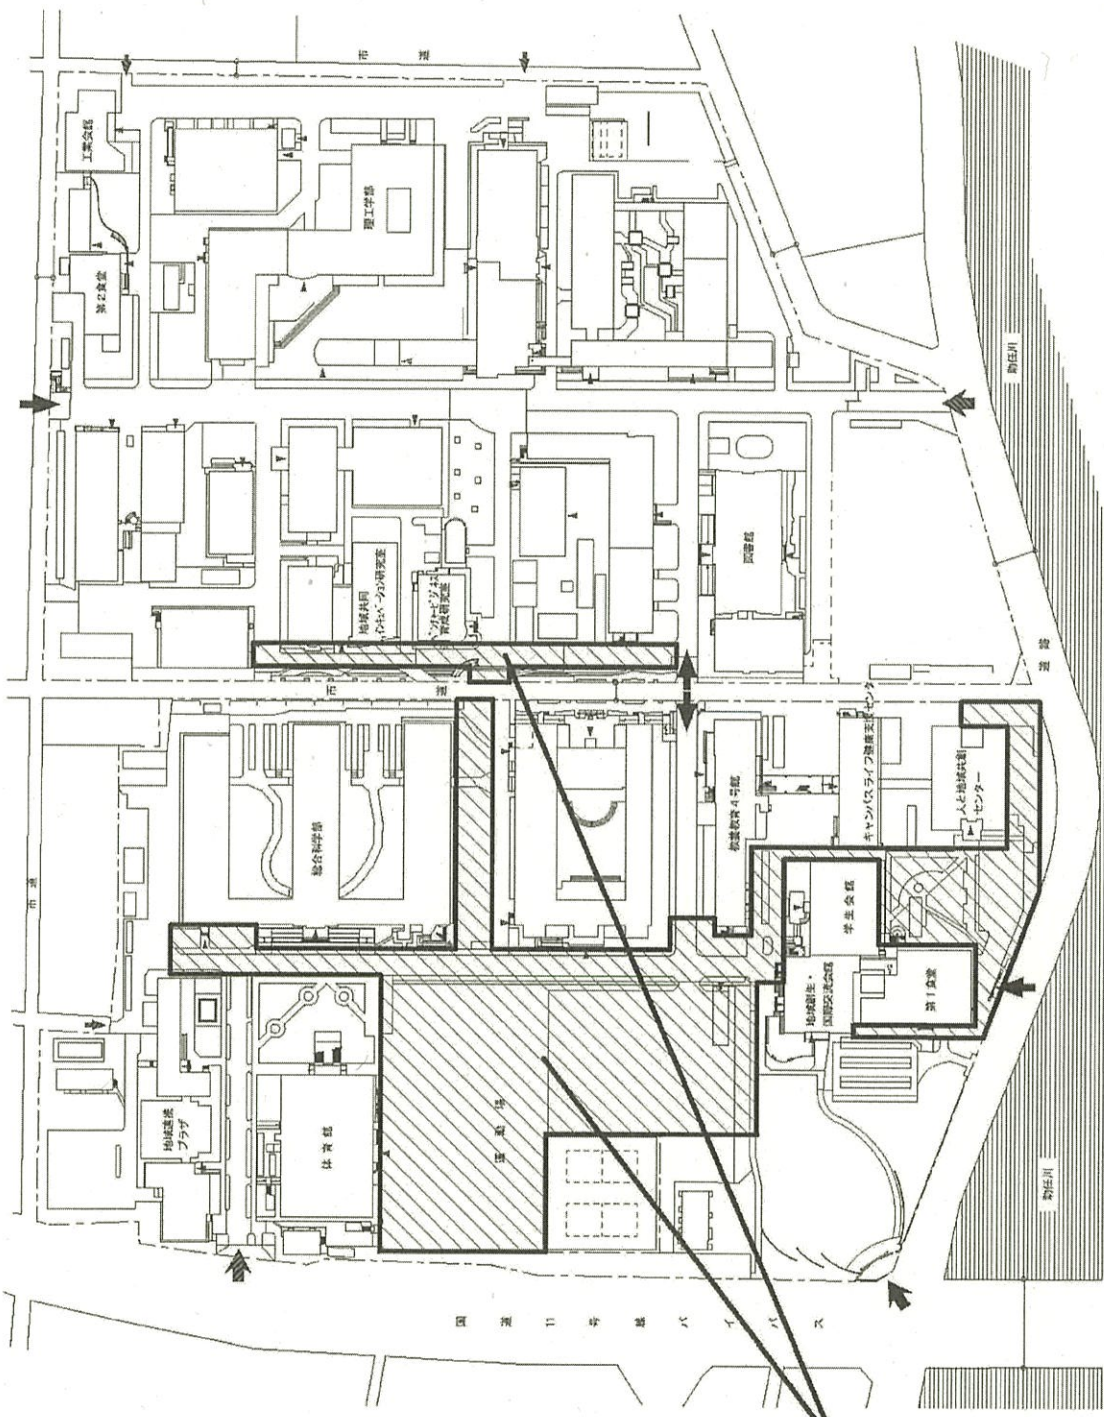

屋外給排水設備の更新範囲

(蔵本他)ライフライン再生(給排水設備)

団地名	005 南常三島	事業名	徳島大学(南常三島)ライフライン再生(給排水設備)	配置図	1/2300
-----	----------	-----	---------------------------	-----	--------

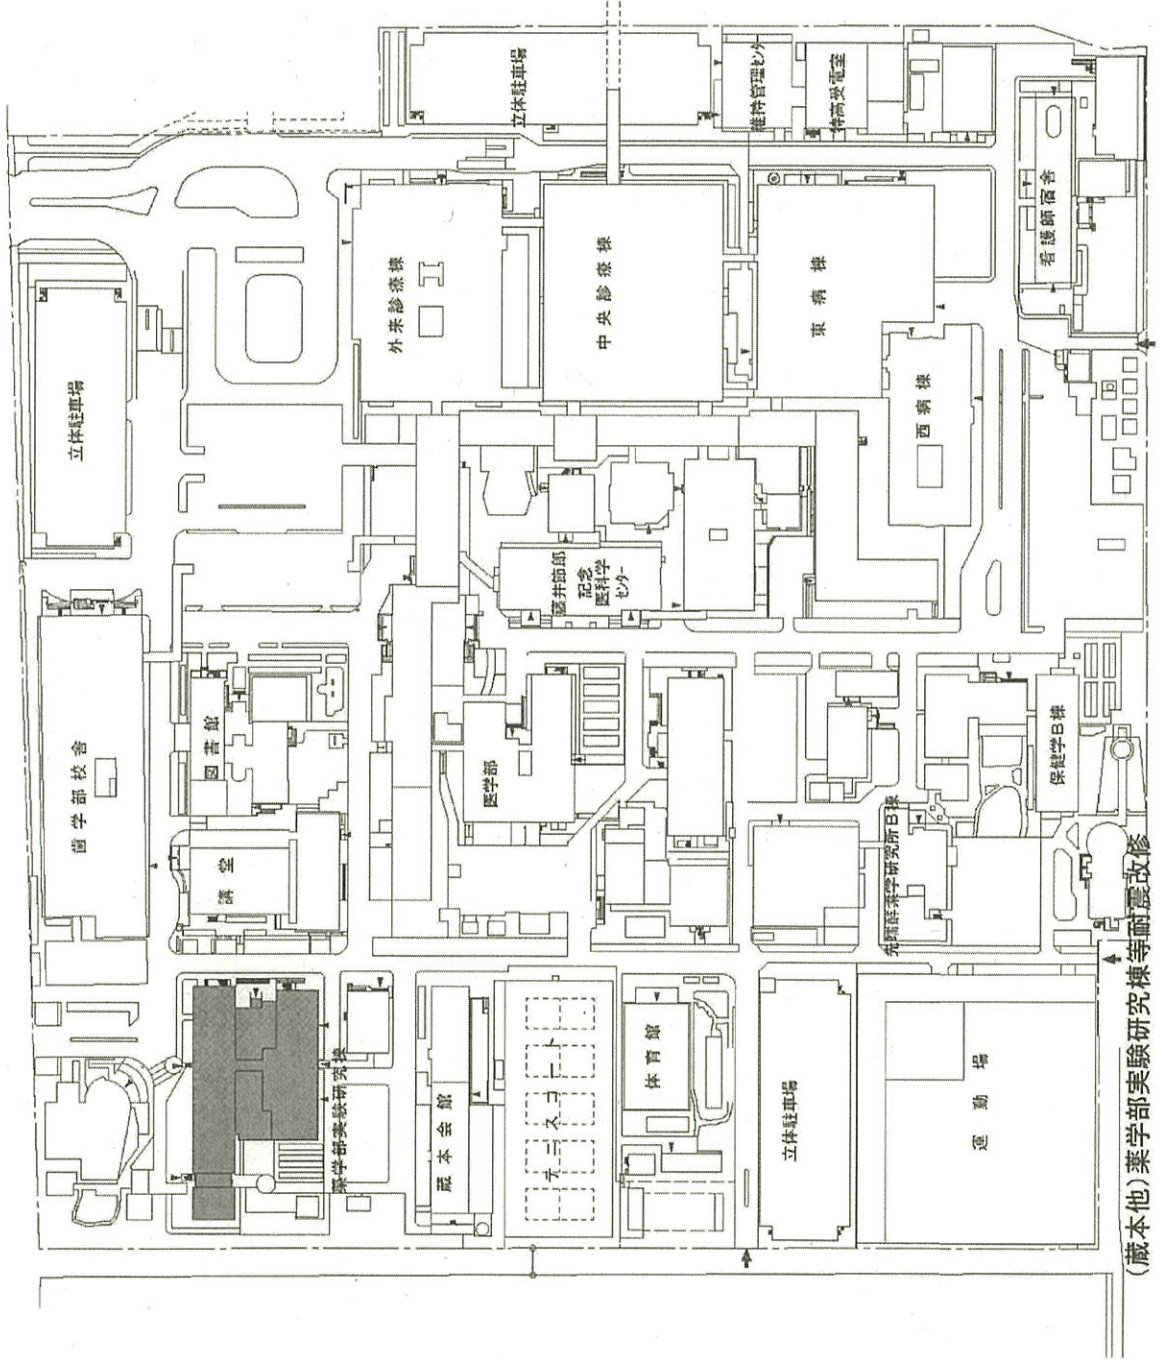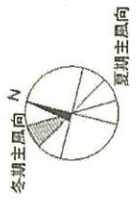

(蔵本他)薬学部実験研究棟等耐震改修

団地名


013 蔵本

事業名


徳島大学(蔵本)薬学部実験研究棟耐震改修

配置図

1/2300

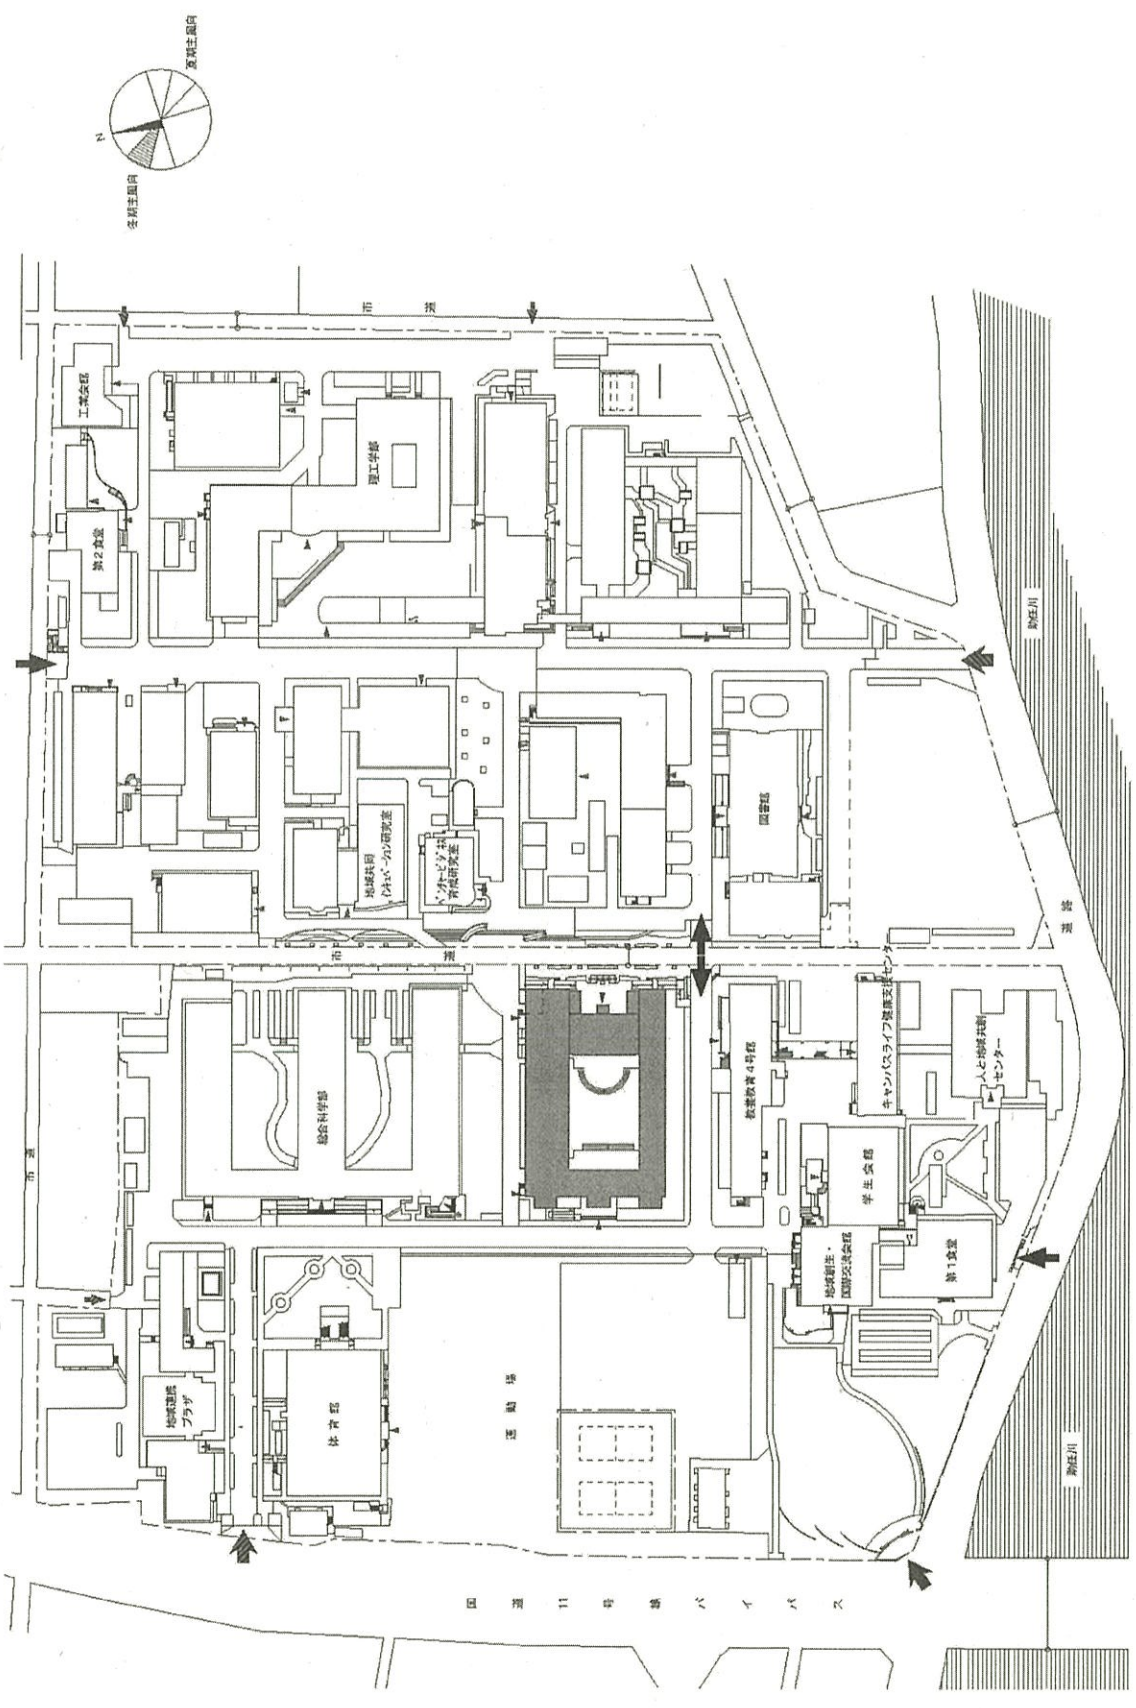

(蔵本他) 薬学部実験研究棟等耐震改修

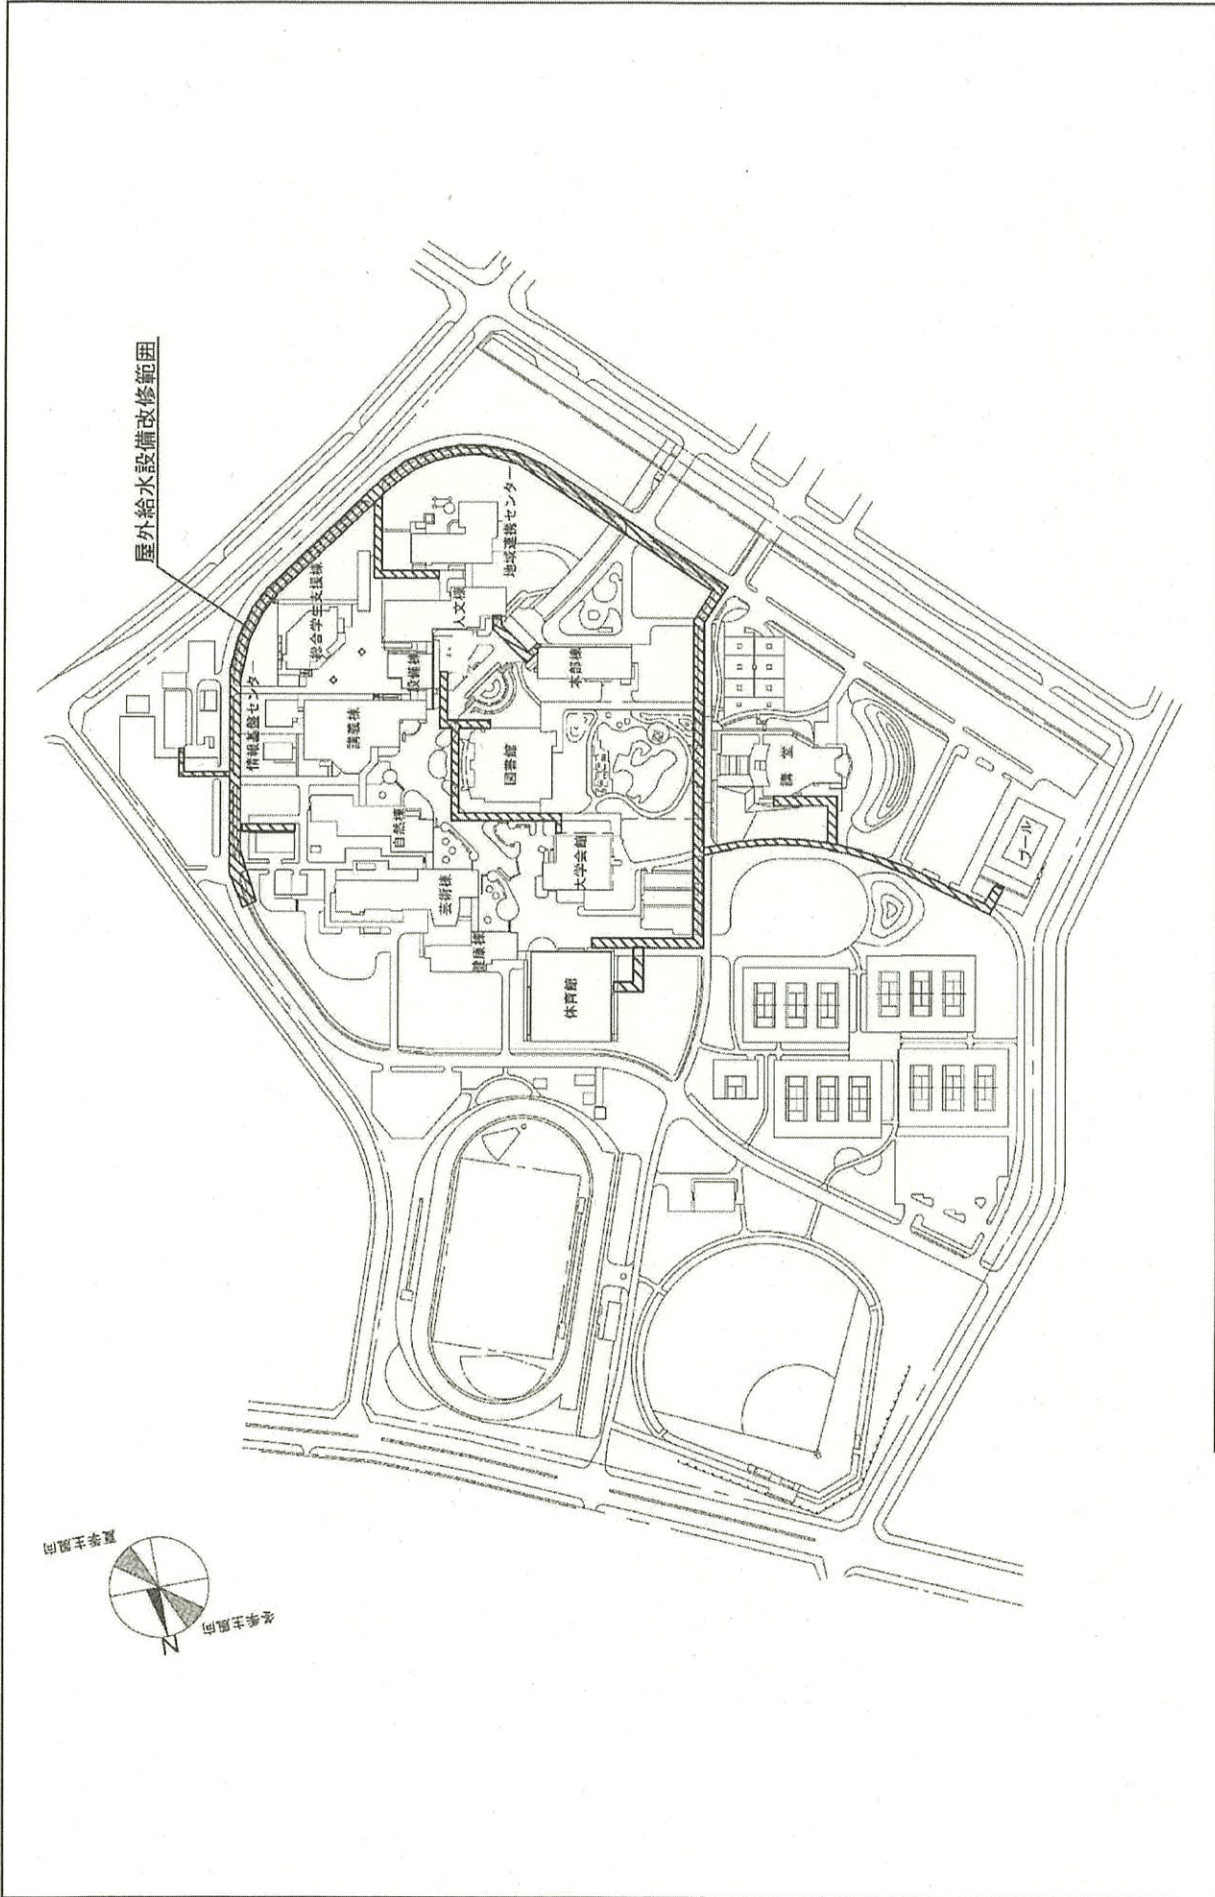

1/4000


配置図

鳴門教育大学(高島)ライフライン再生(給排水設備)


事業名

001 高島

団地名

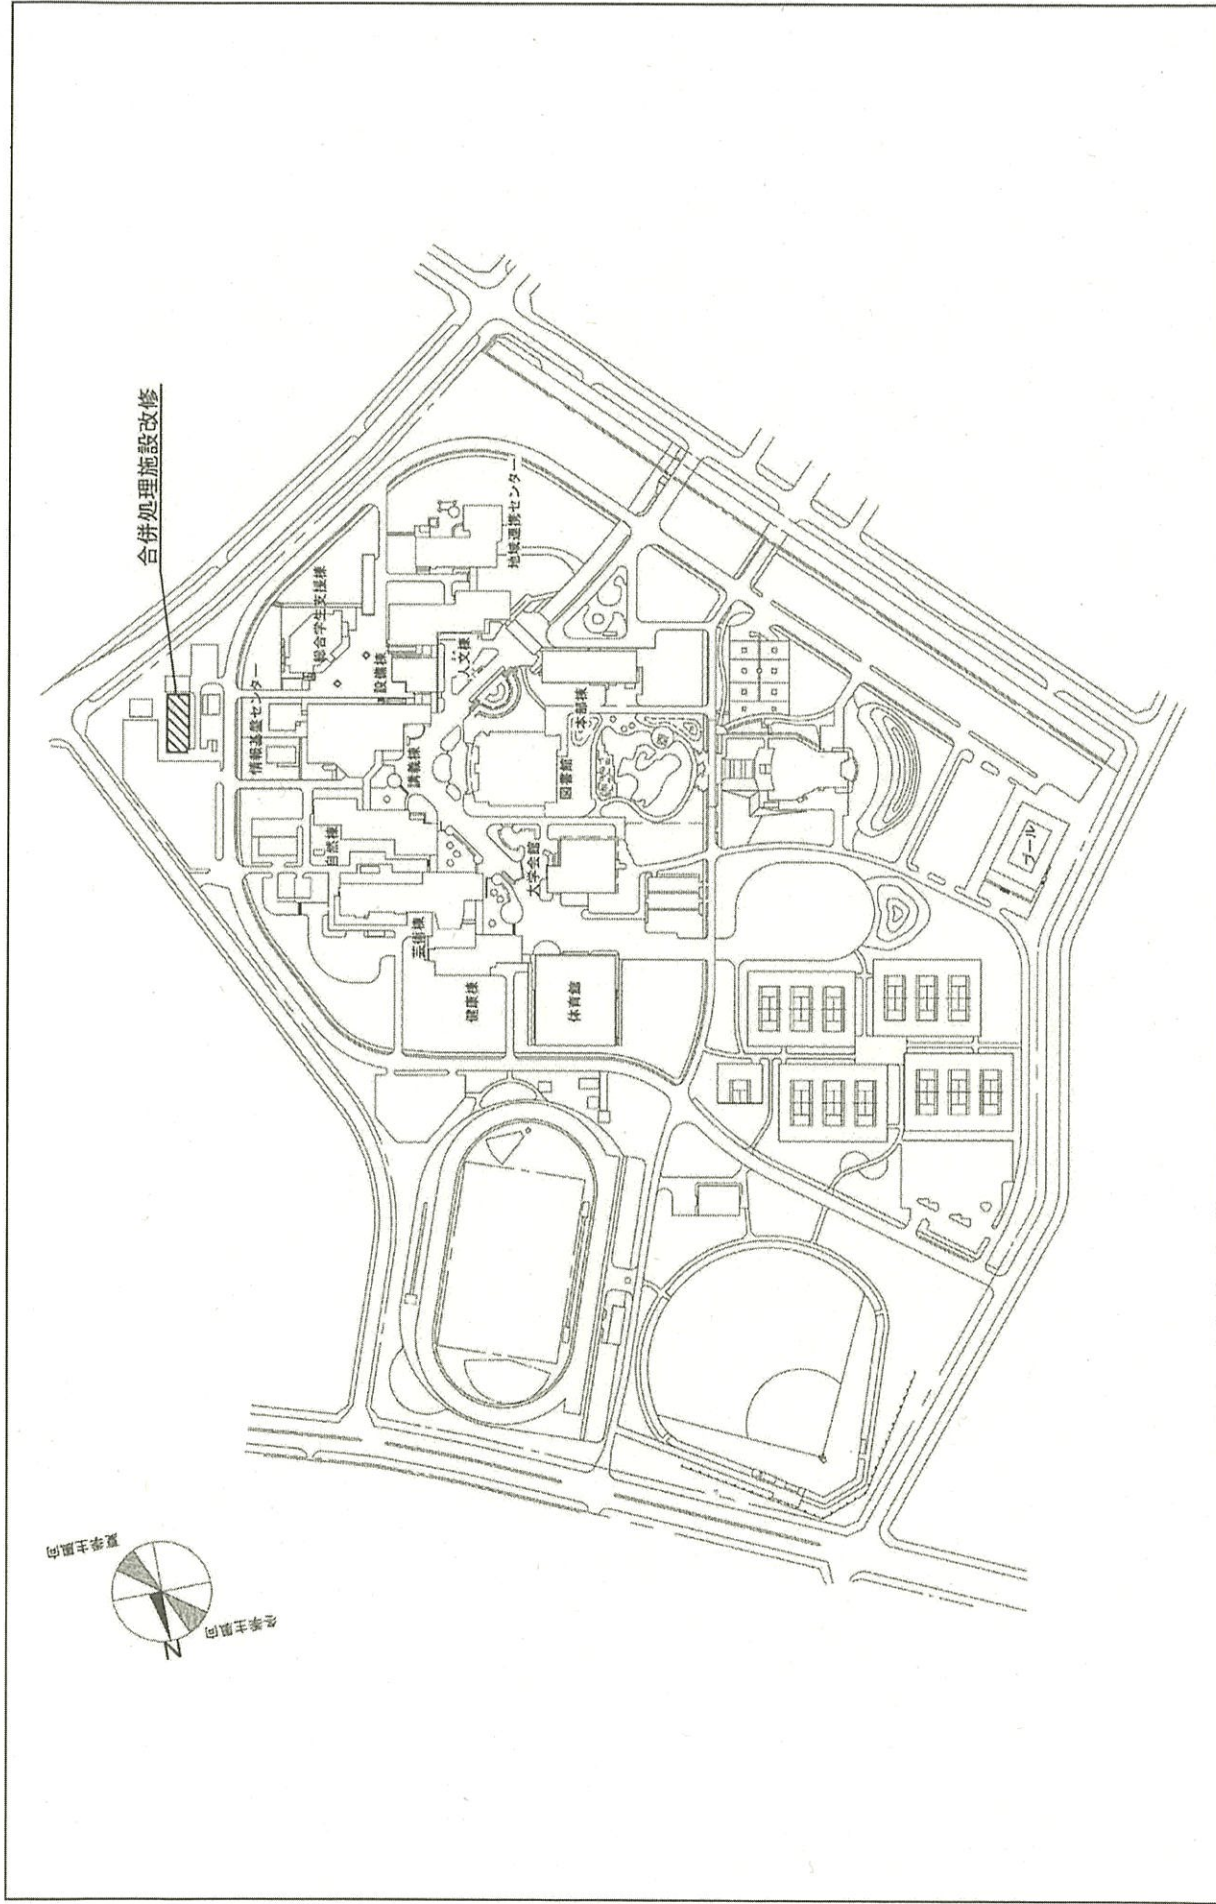

団地名	001 高島	事業名	鳴門教育大学(高島)ライフライン再生(排水処理設備)	配置図	1/4000
-----	--------	-----	----------------------------	-----	--------

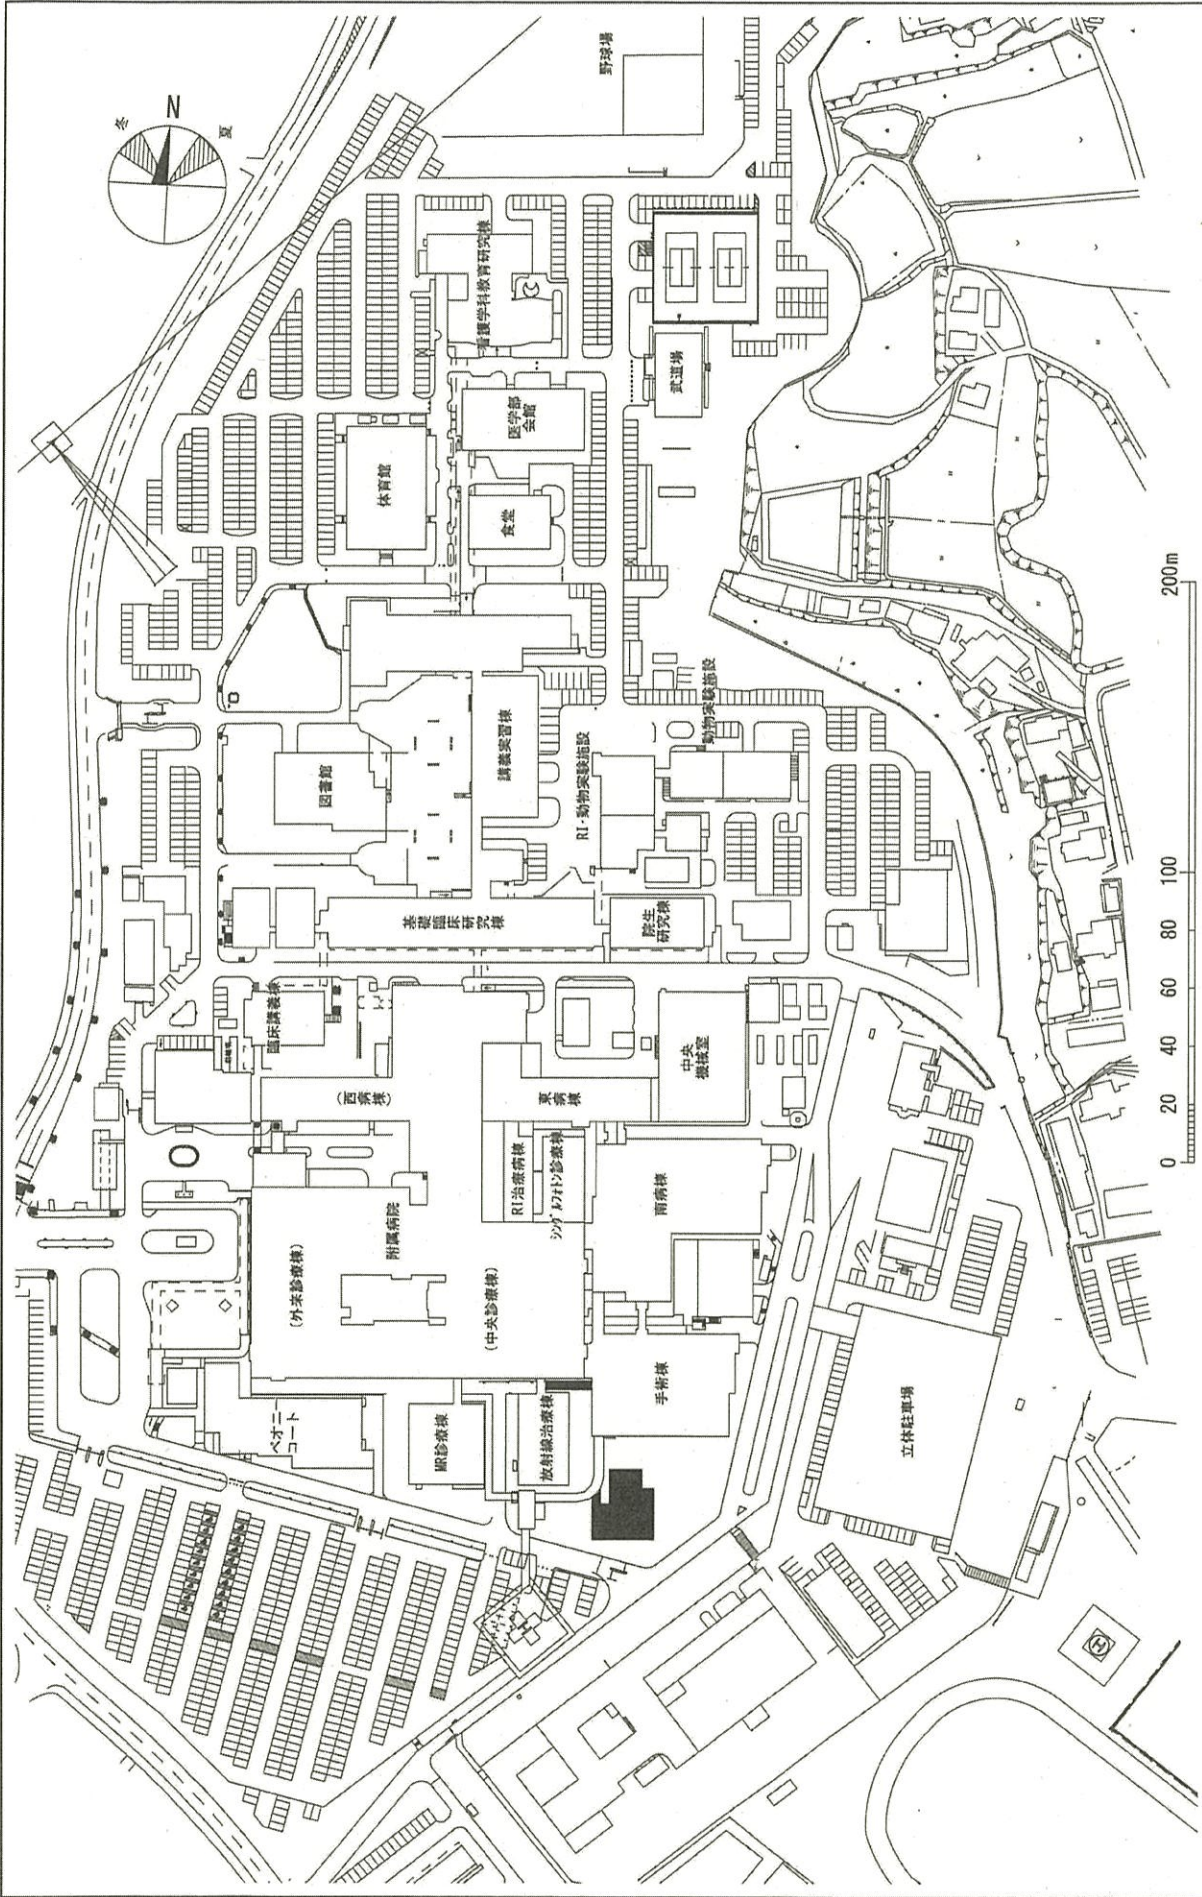



1/2500

配置図

香川大学(医病)放射線治療棟

事業名

 団地名 024 三木町

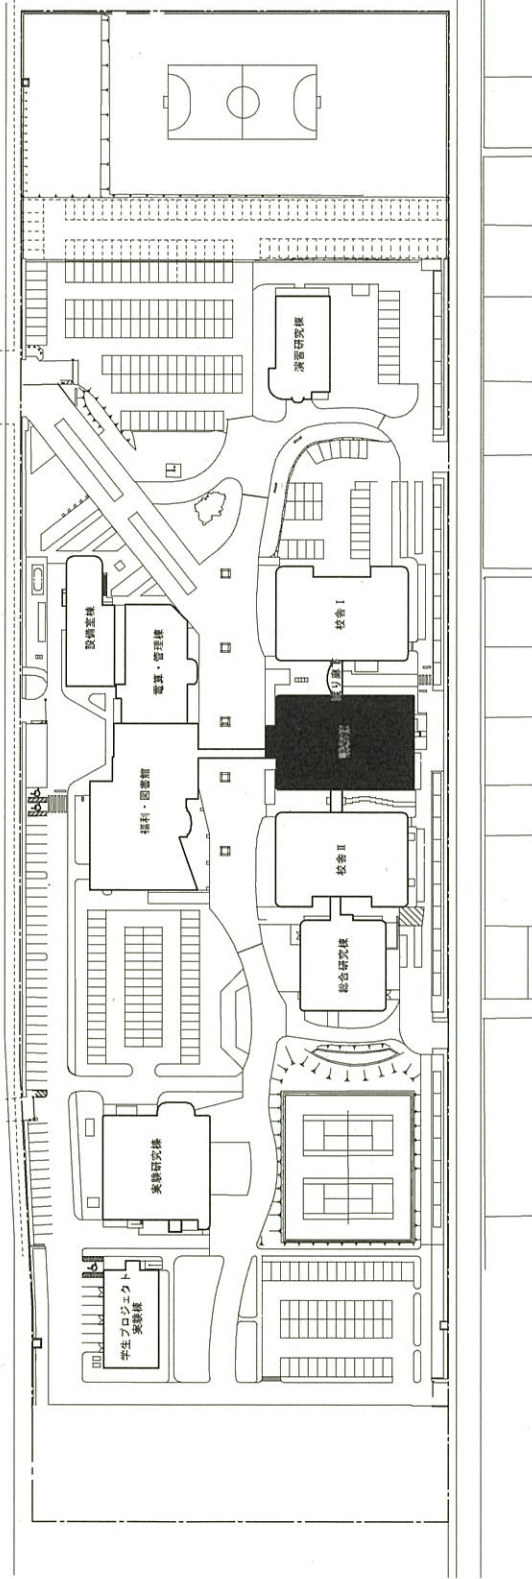

団地名

010 林町


事業名

香川大学(林町)長寿命化促進事業

配置図

1/2,000



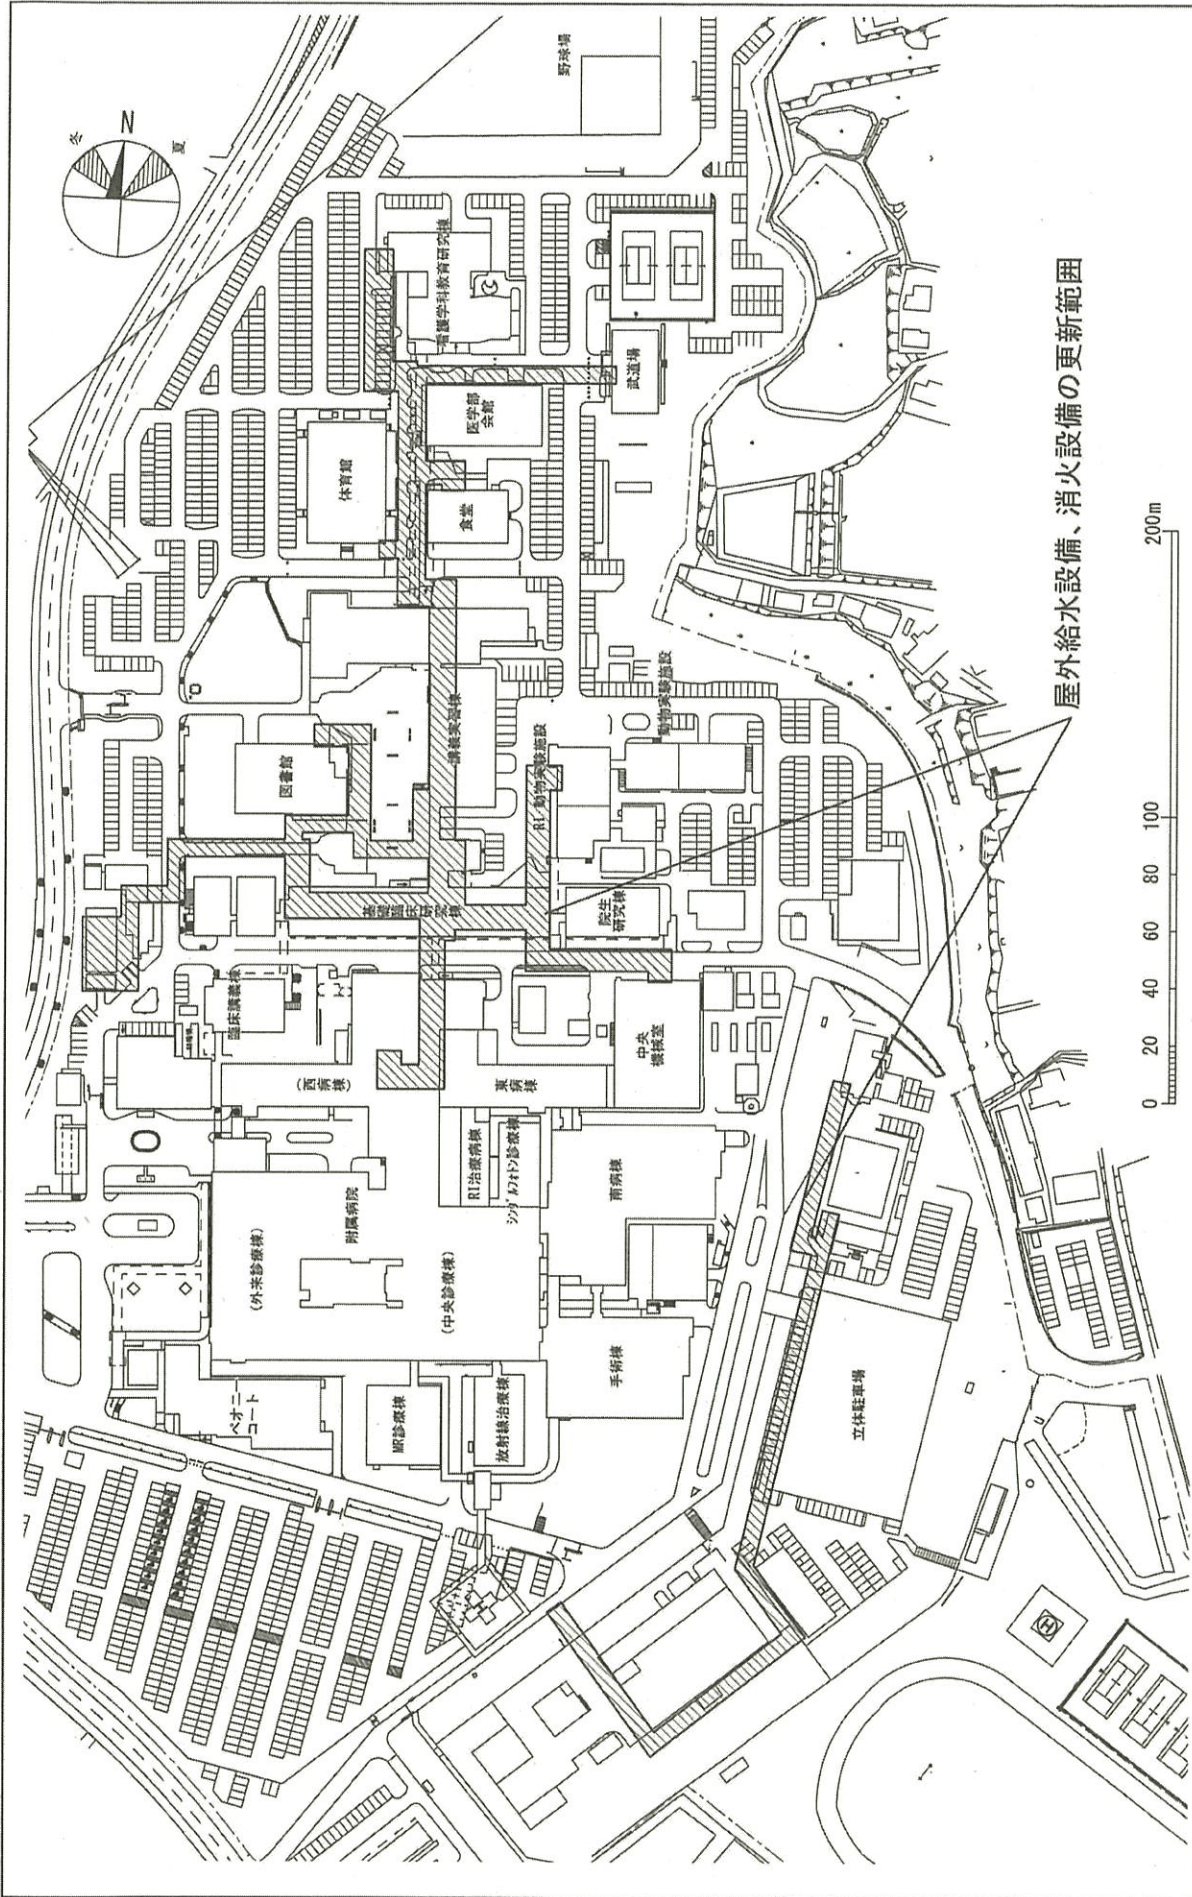


団地名 024 三木町

事業名


香川大学(三木町)ライフライン再生(給排水設備)

配置図

1/2500

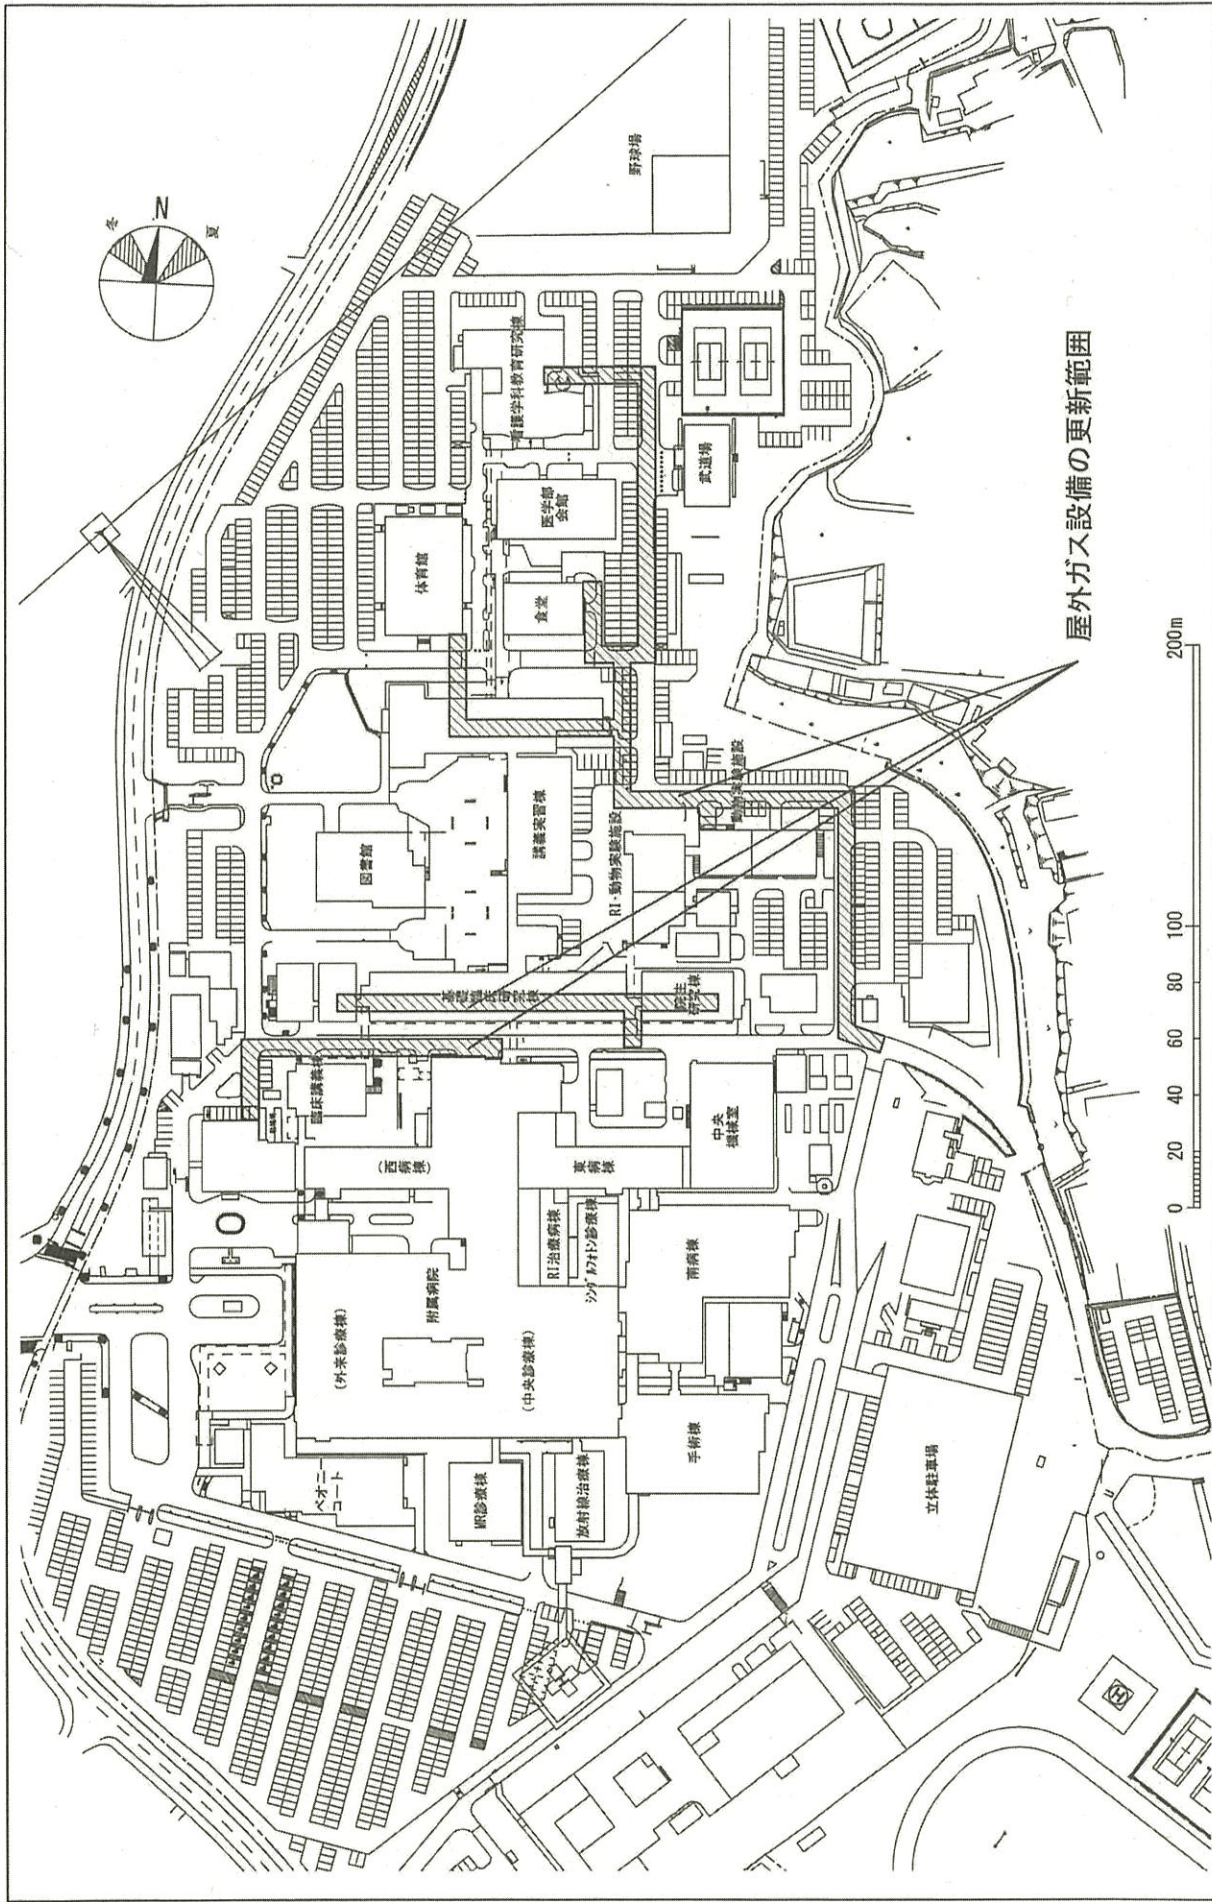

団地名	024 三木町	事業名	香川大学(三木町)ライフライン再生(ガス設備)	配置図	1/2500
-----	---------	-----	-------------------------	-----	--------

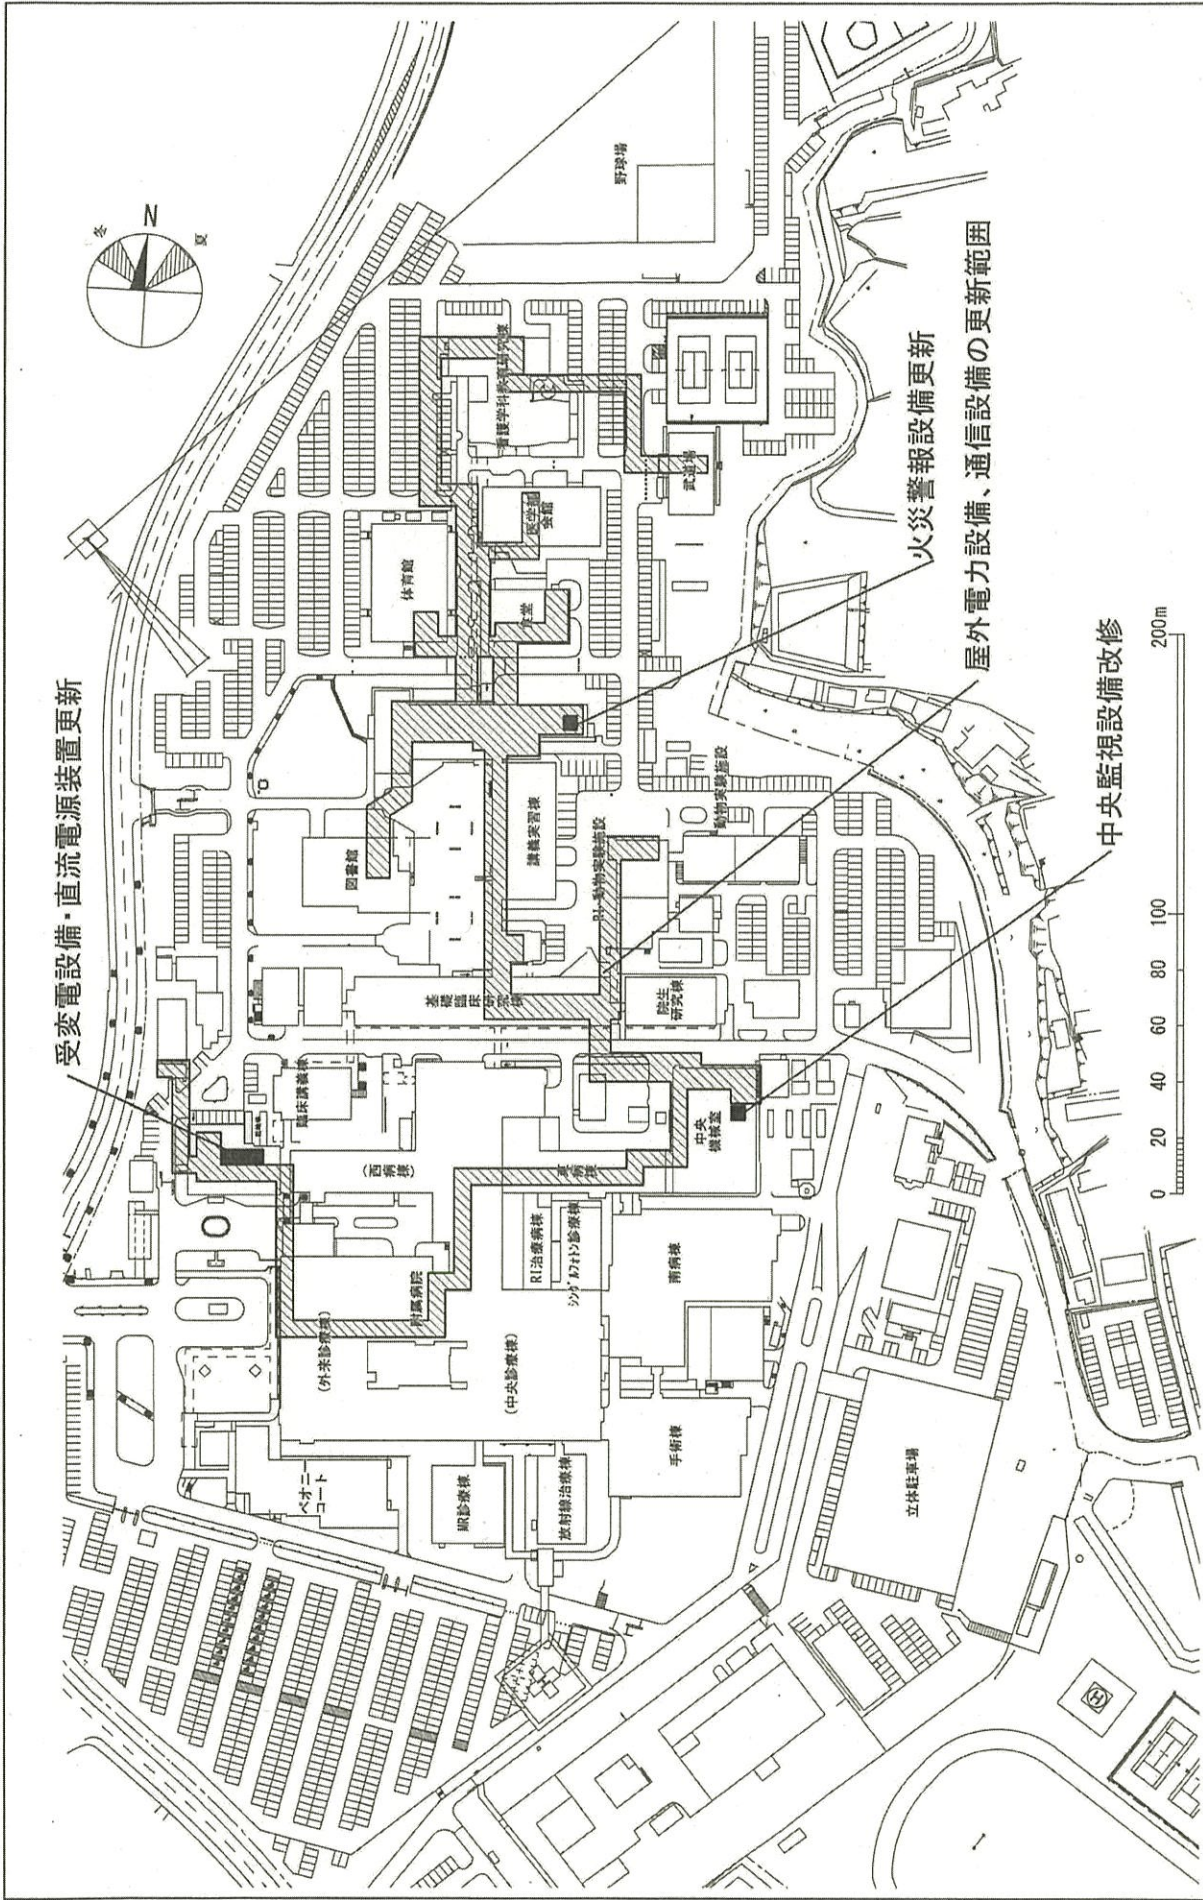


受変電設備・直流電源装置更新

中央監視設備改修


火災警報設備更新  
屋外電力設備、通信設備の更新範囲



団 地 名	024 三木町	事 業 名	香川大学(三木町)ライフライン再生(電気設備)	配 置 図	1/2500
-------	---------	-------	-------------------------	-------	--------

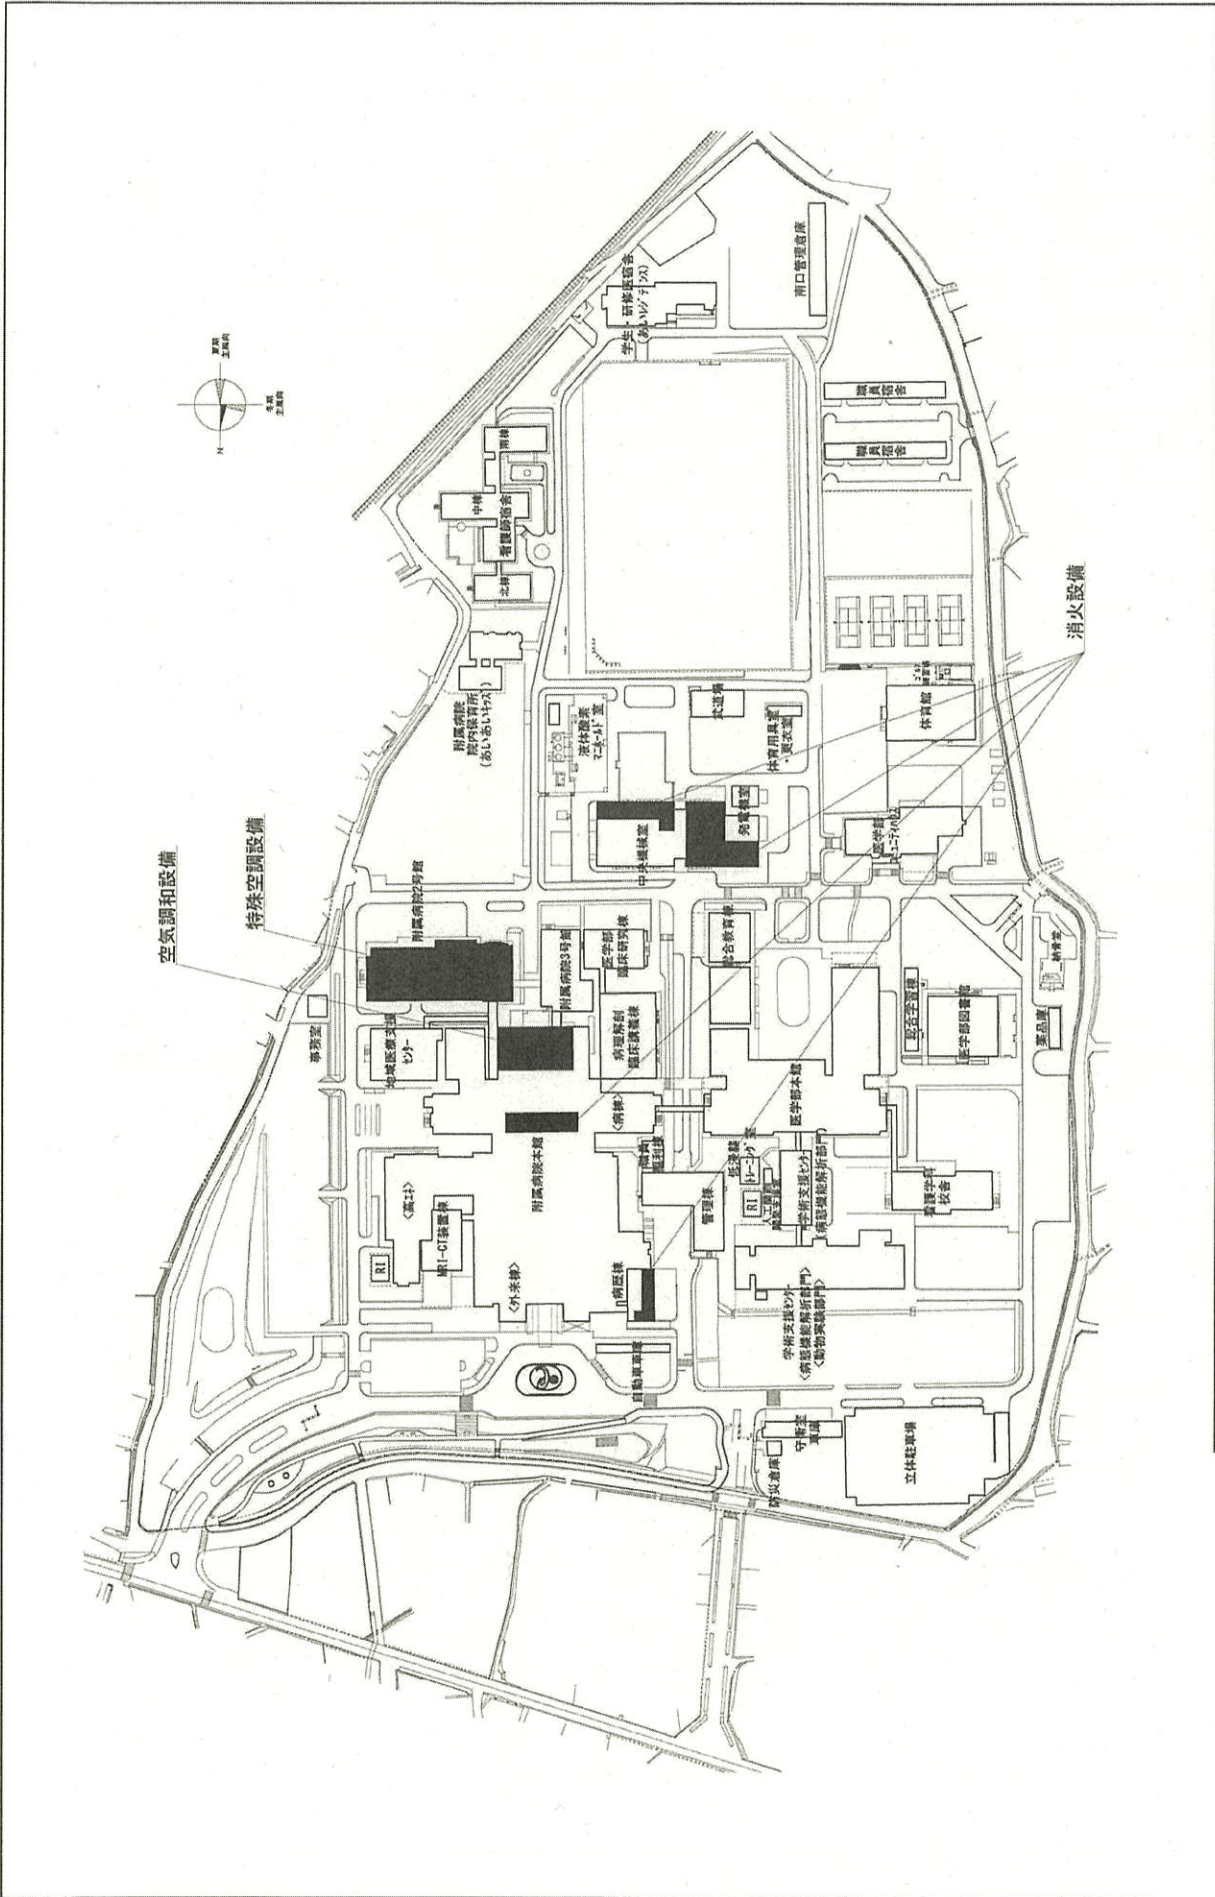

団地名	022重信	事業名	愛媛大学(医病)ライフライン再生(空調設備等)	配置図	1/3,000
-----	-------	-----	-------------------------	-----	---------

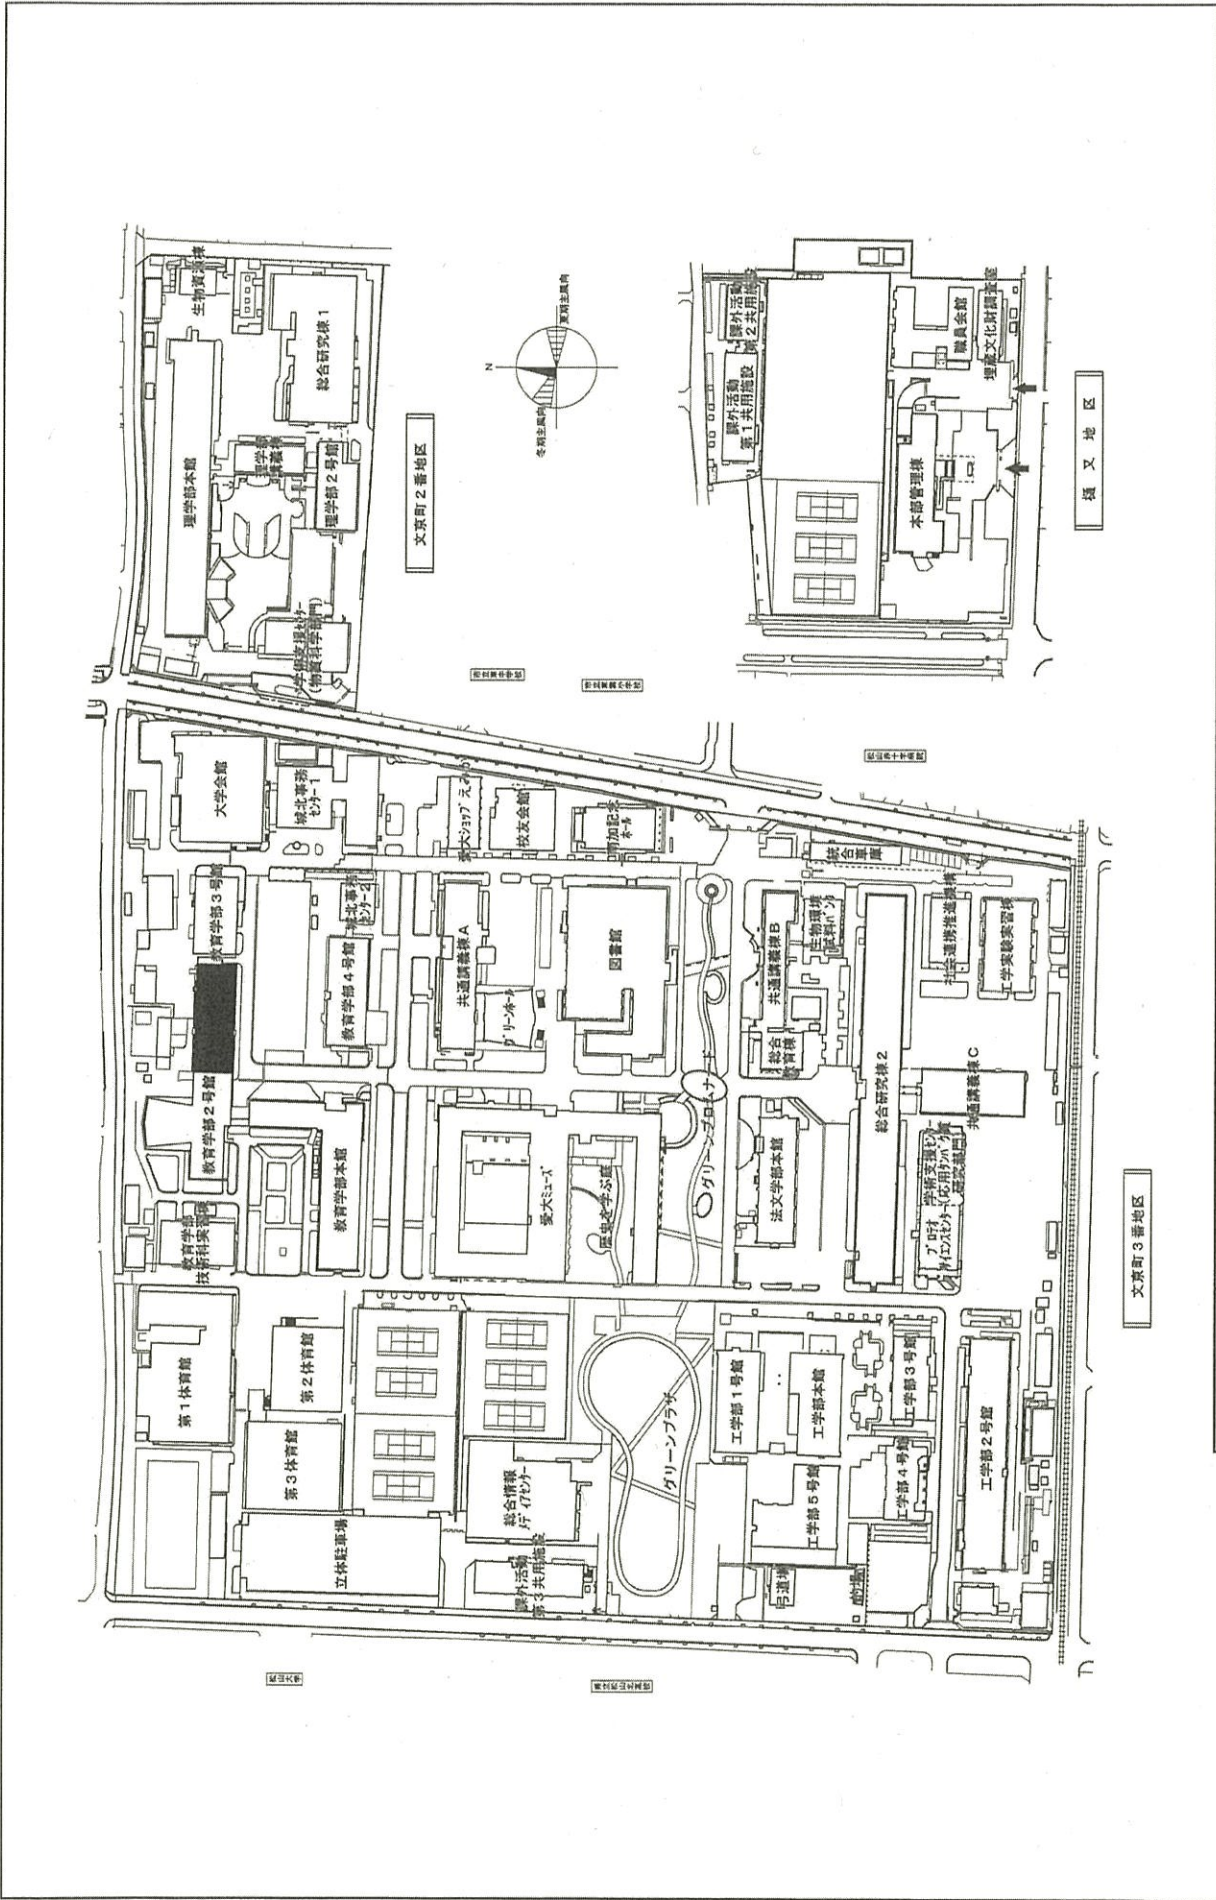

1/2,500


配置図

愛媛大学(城北)総合研究棟改修Ⅱ(教育学系)


事業名

001 城北

団地名

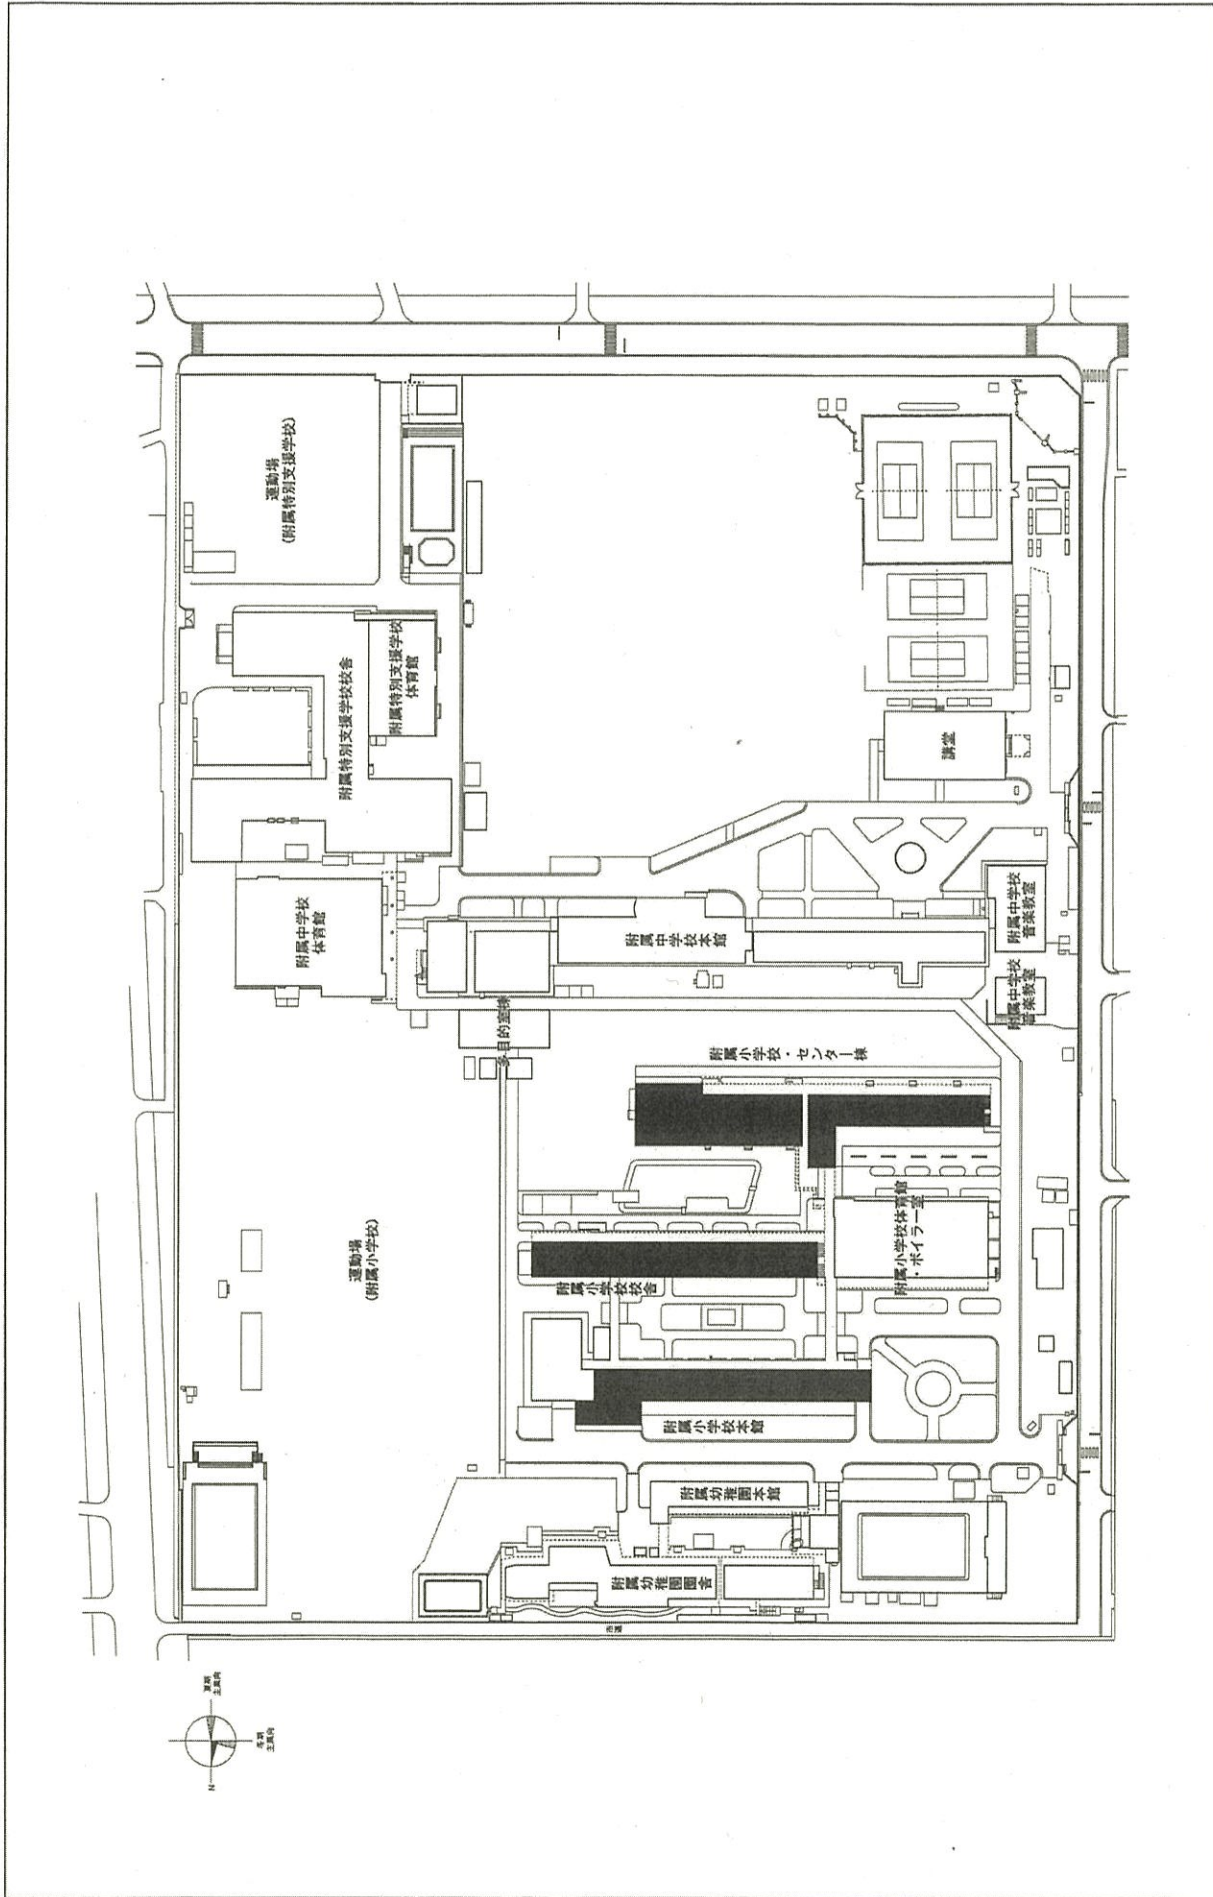

団地名	002 持田	事業名	愛媛大学(持田(附小))校舍改修	配置図	1/1,500
-----	--------	-----	------------------	-----	---------

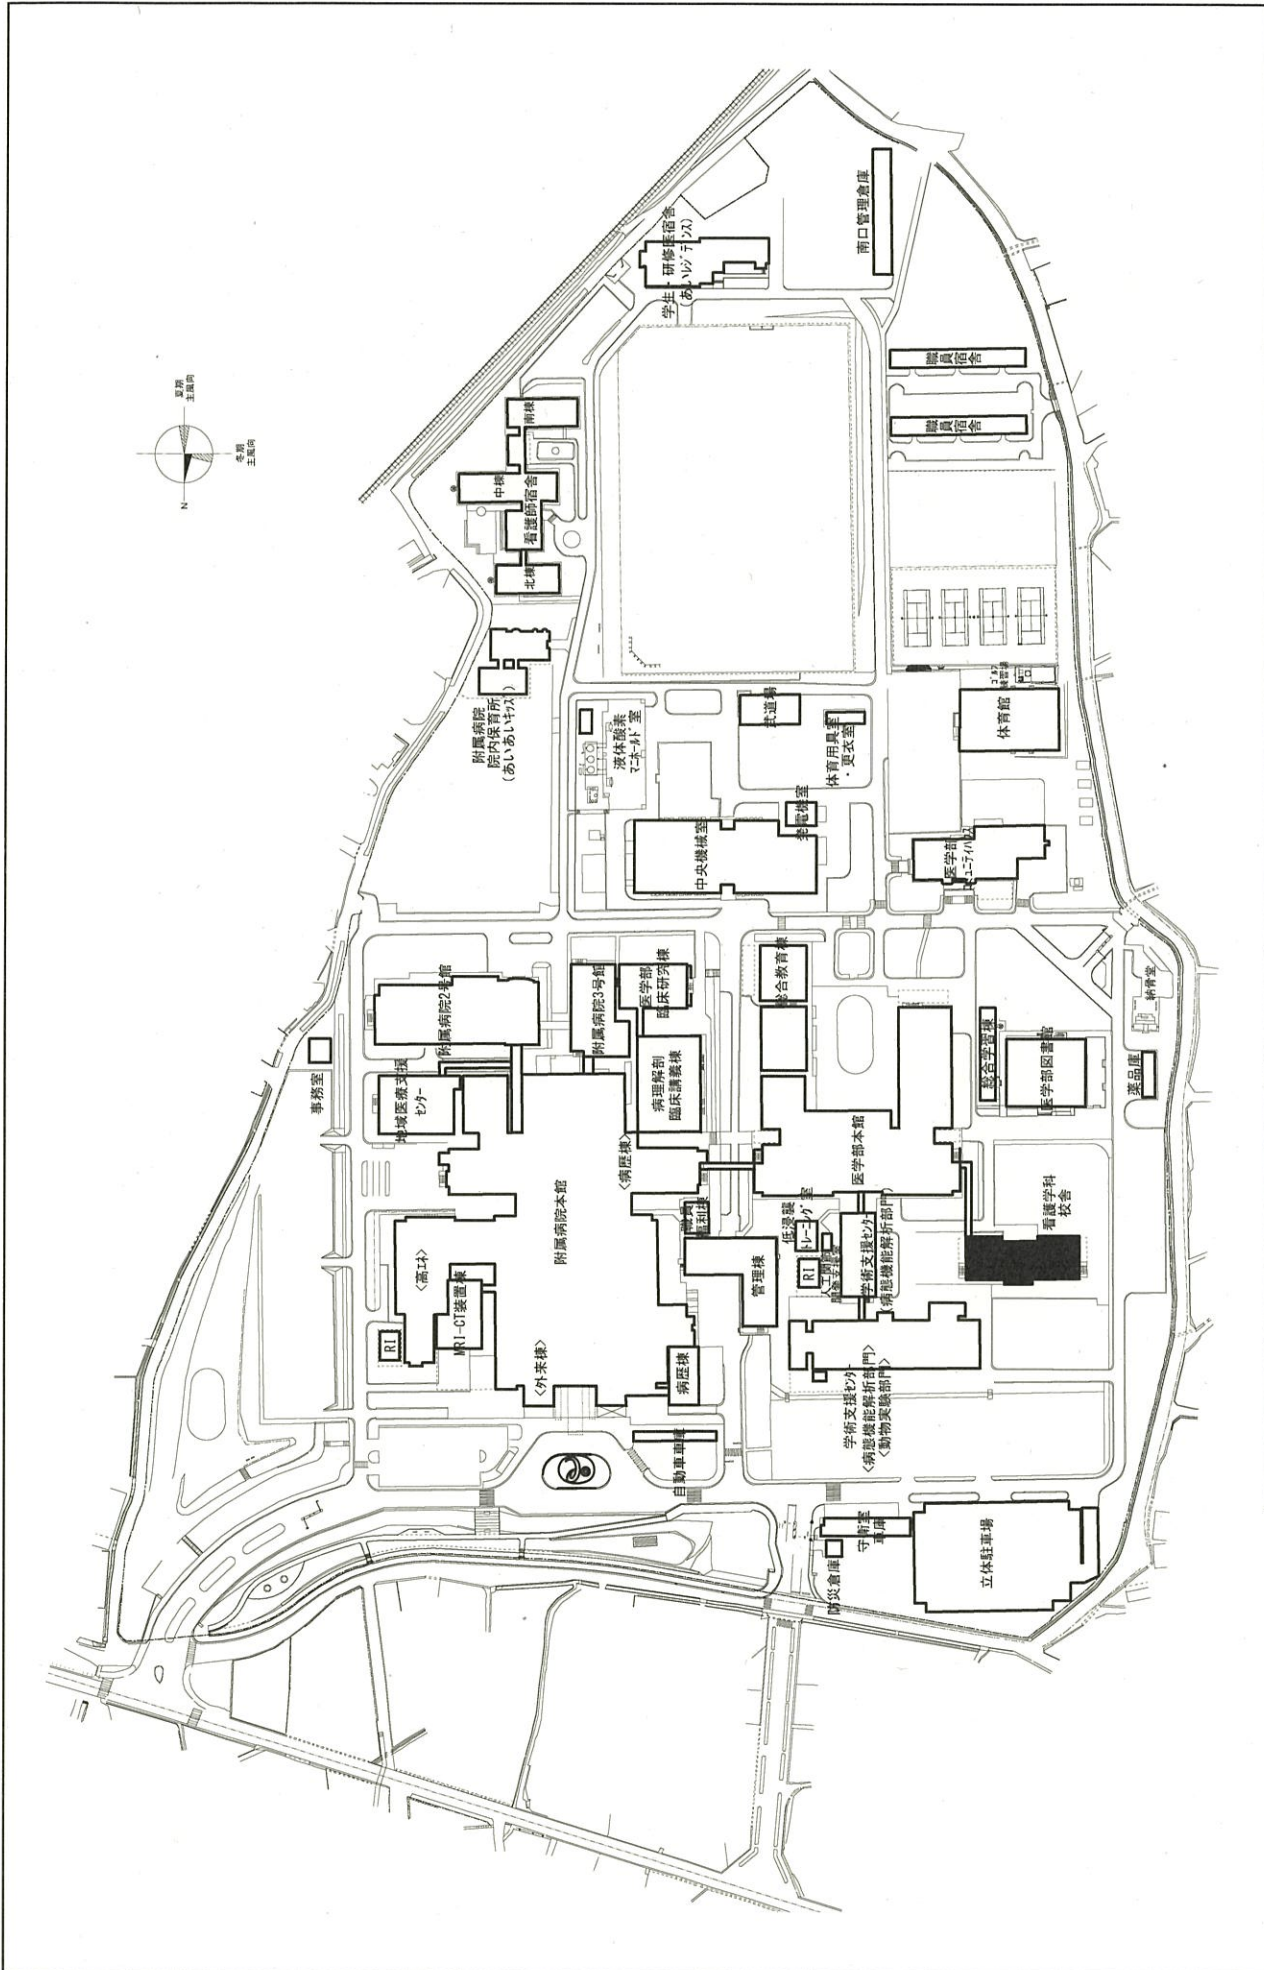


団地名 022 重信

事業名 愛媛大学(重信)長寿化促進事業


配置図

1/3,000

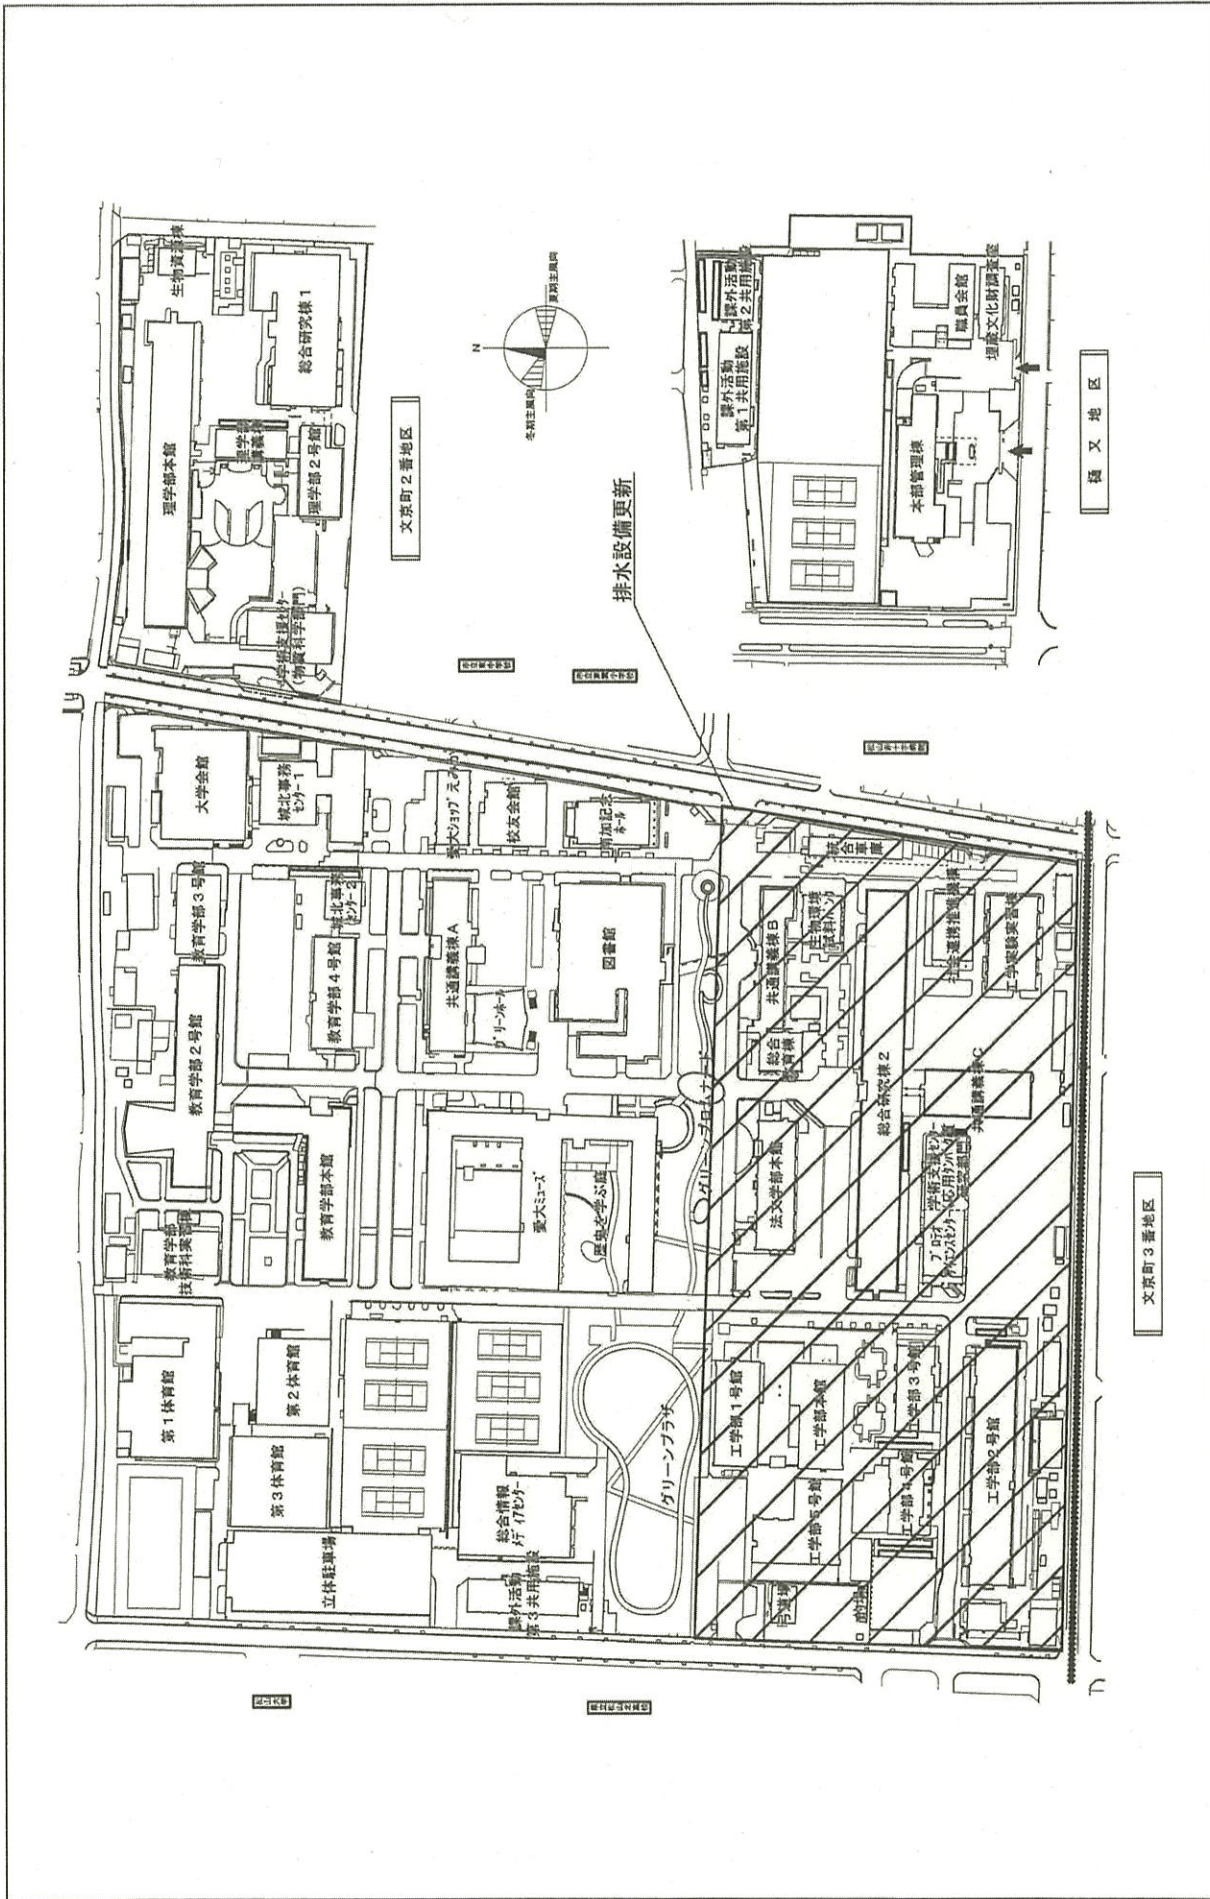


団地名	001 城北	事業名	愛媛大学(城北)ライフライン再生(給排水設備)	配置図	1/2,500
-----	--------	-----	-------------------------	-----	---------



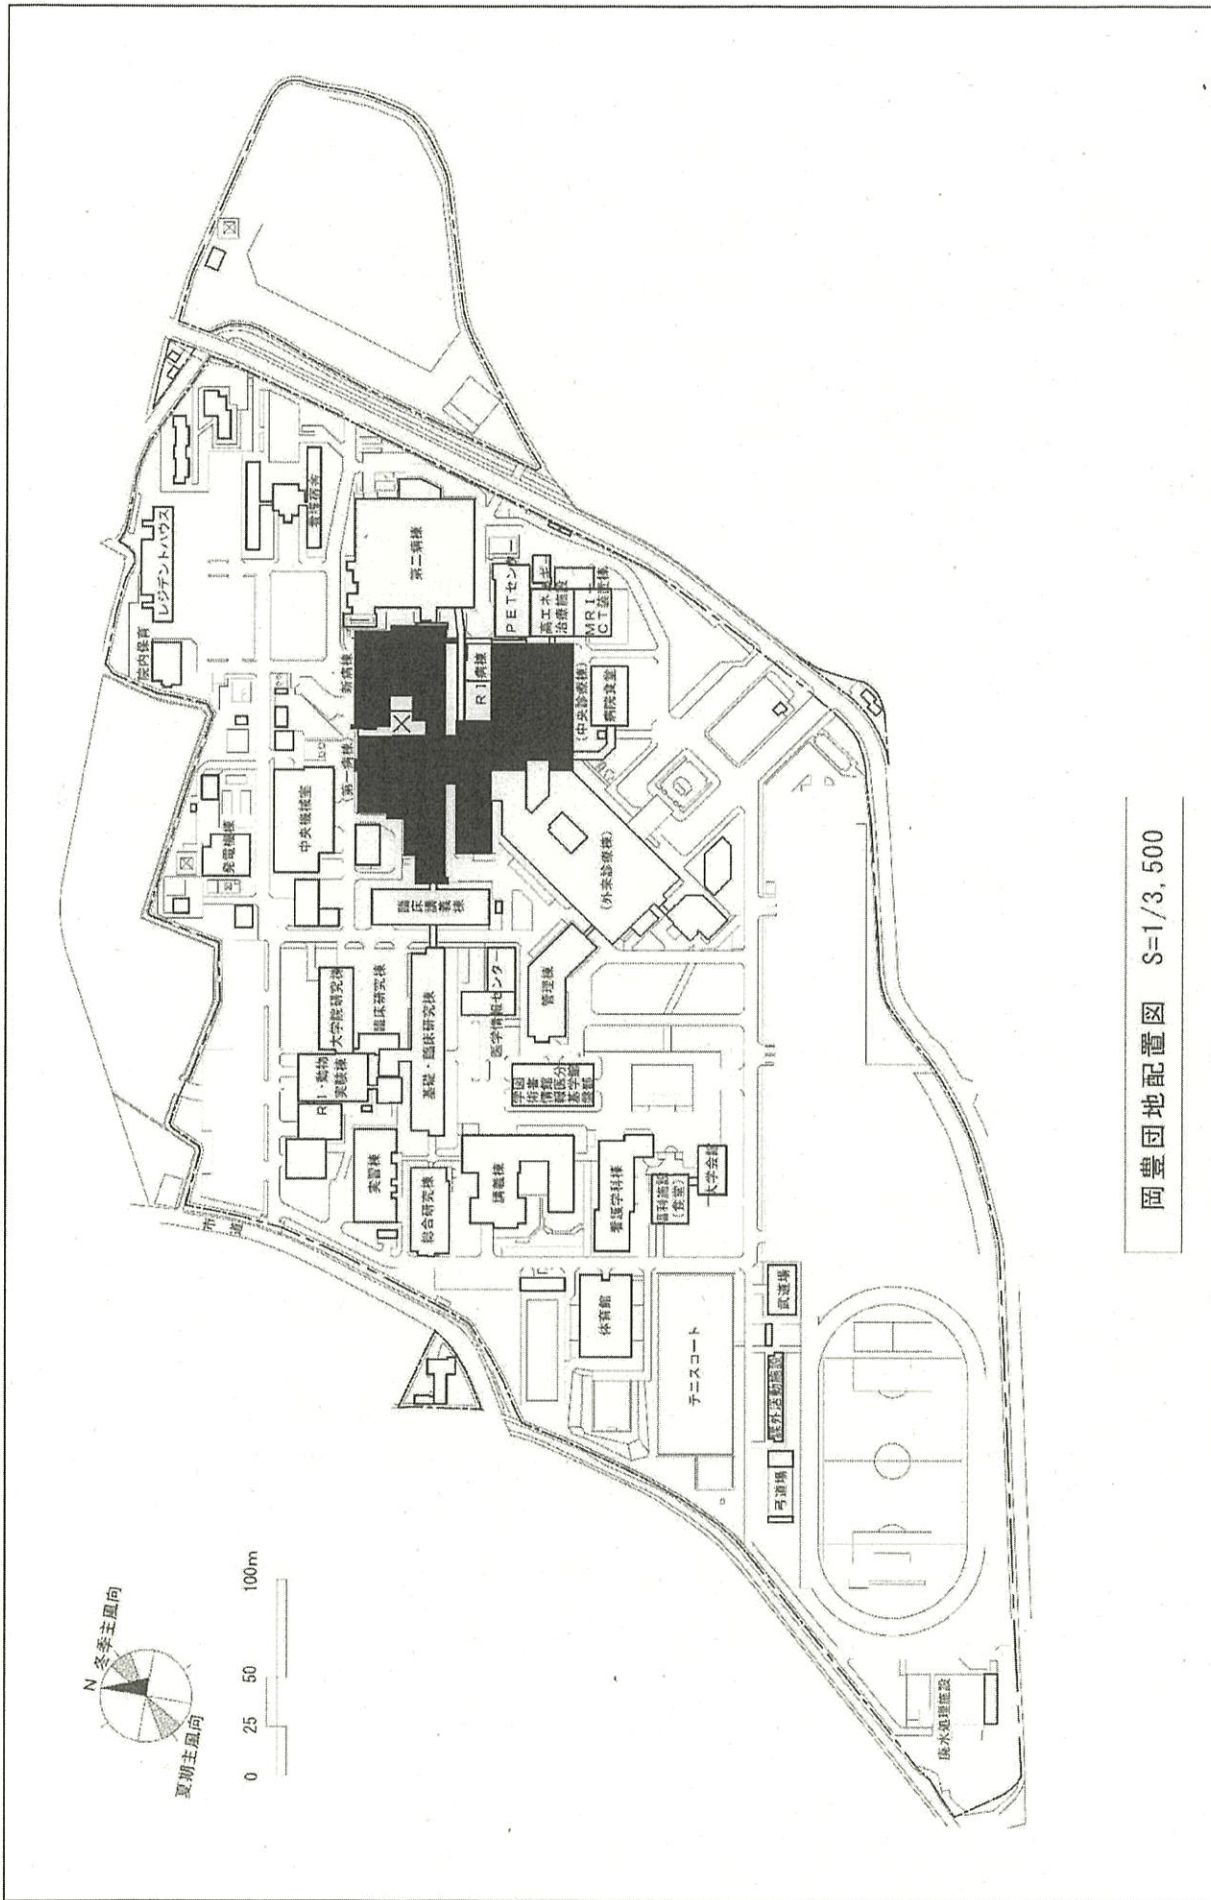


岡豊団地配置図 S=1/3,500

団地名	031岡豊	事業名	高知大学(医病)病棟等	配置図	1/3,500
-----	-------	-----	-------------	-----	---------

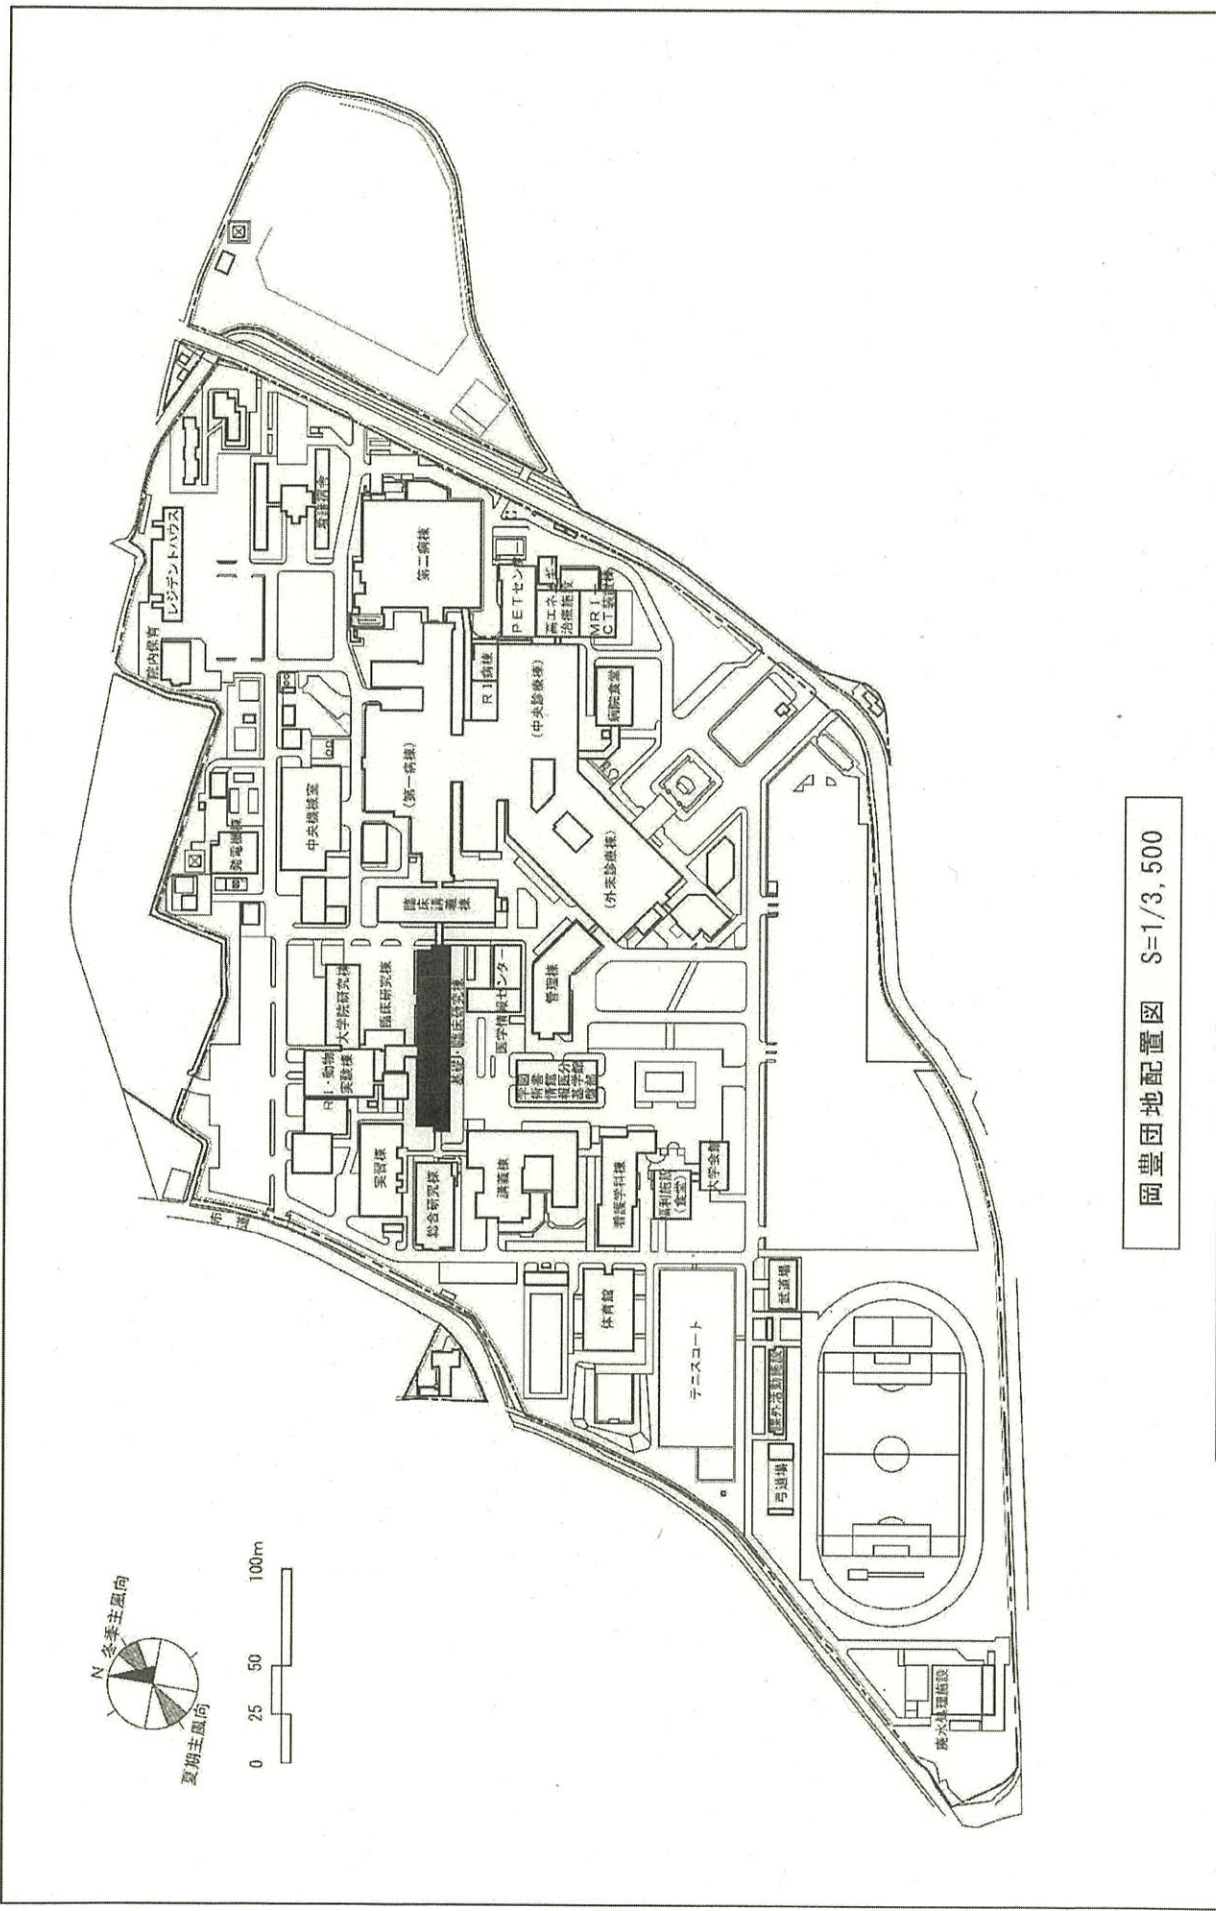

団地名	031岡豊	事業名	高知大学(岡豊)総合研究棟改修Ⅲ(医学系)	配置図	1/3,500
-----	-------	-----	-----------------------	-----	---------

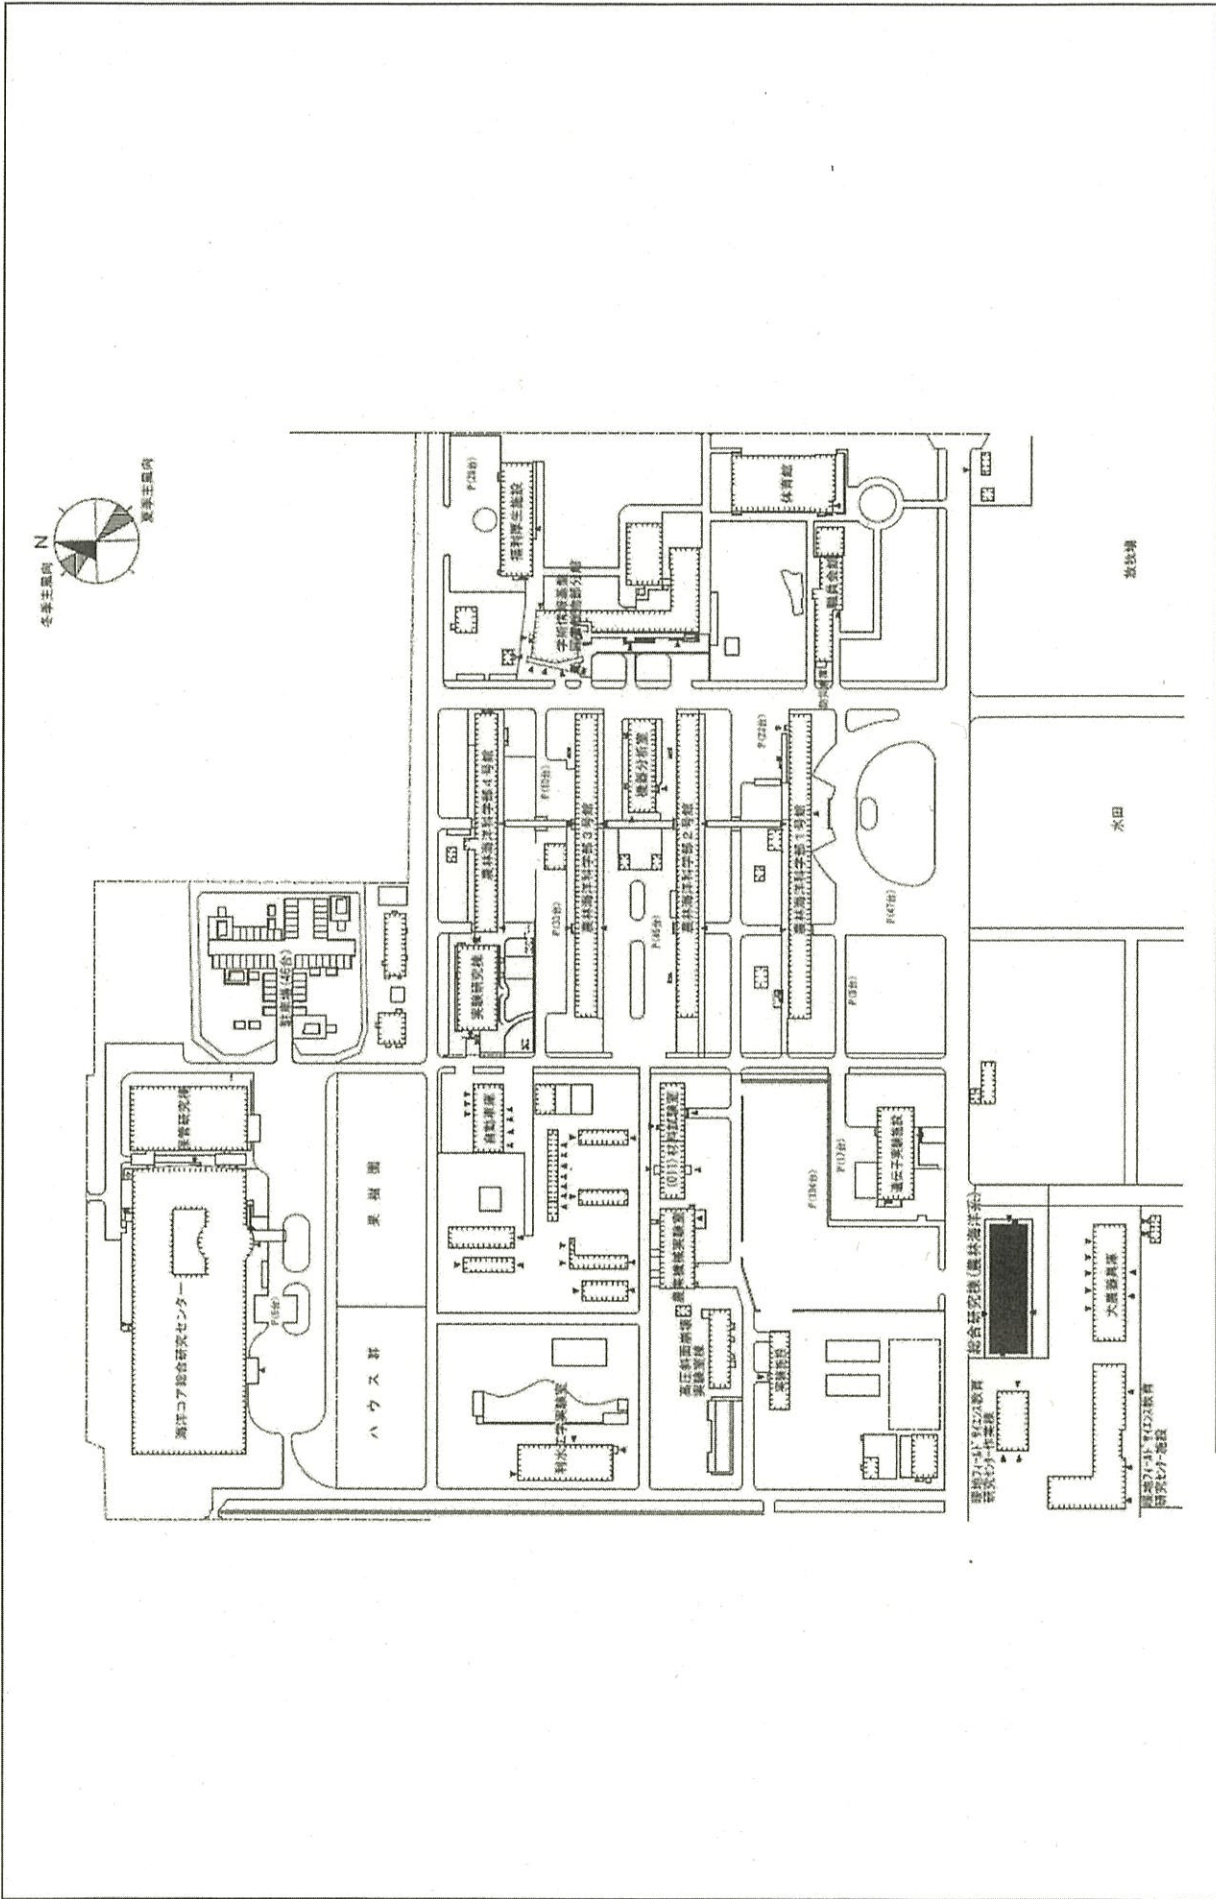

1/2500


配置図

高知大学(物部)総合研究棟改修(農林海洋系)


事業名

002物部

団地名

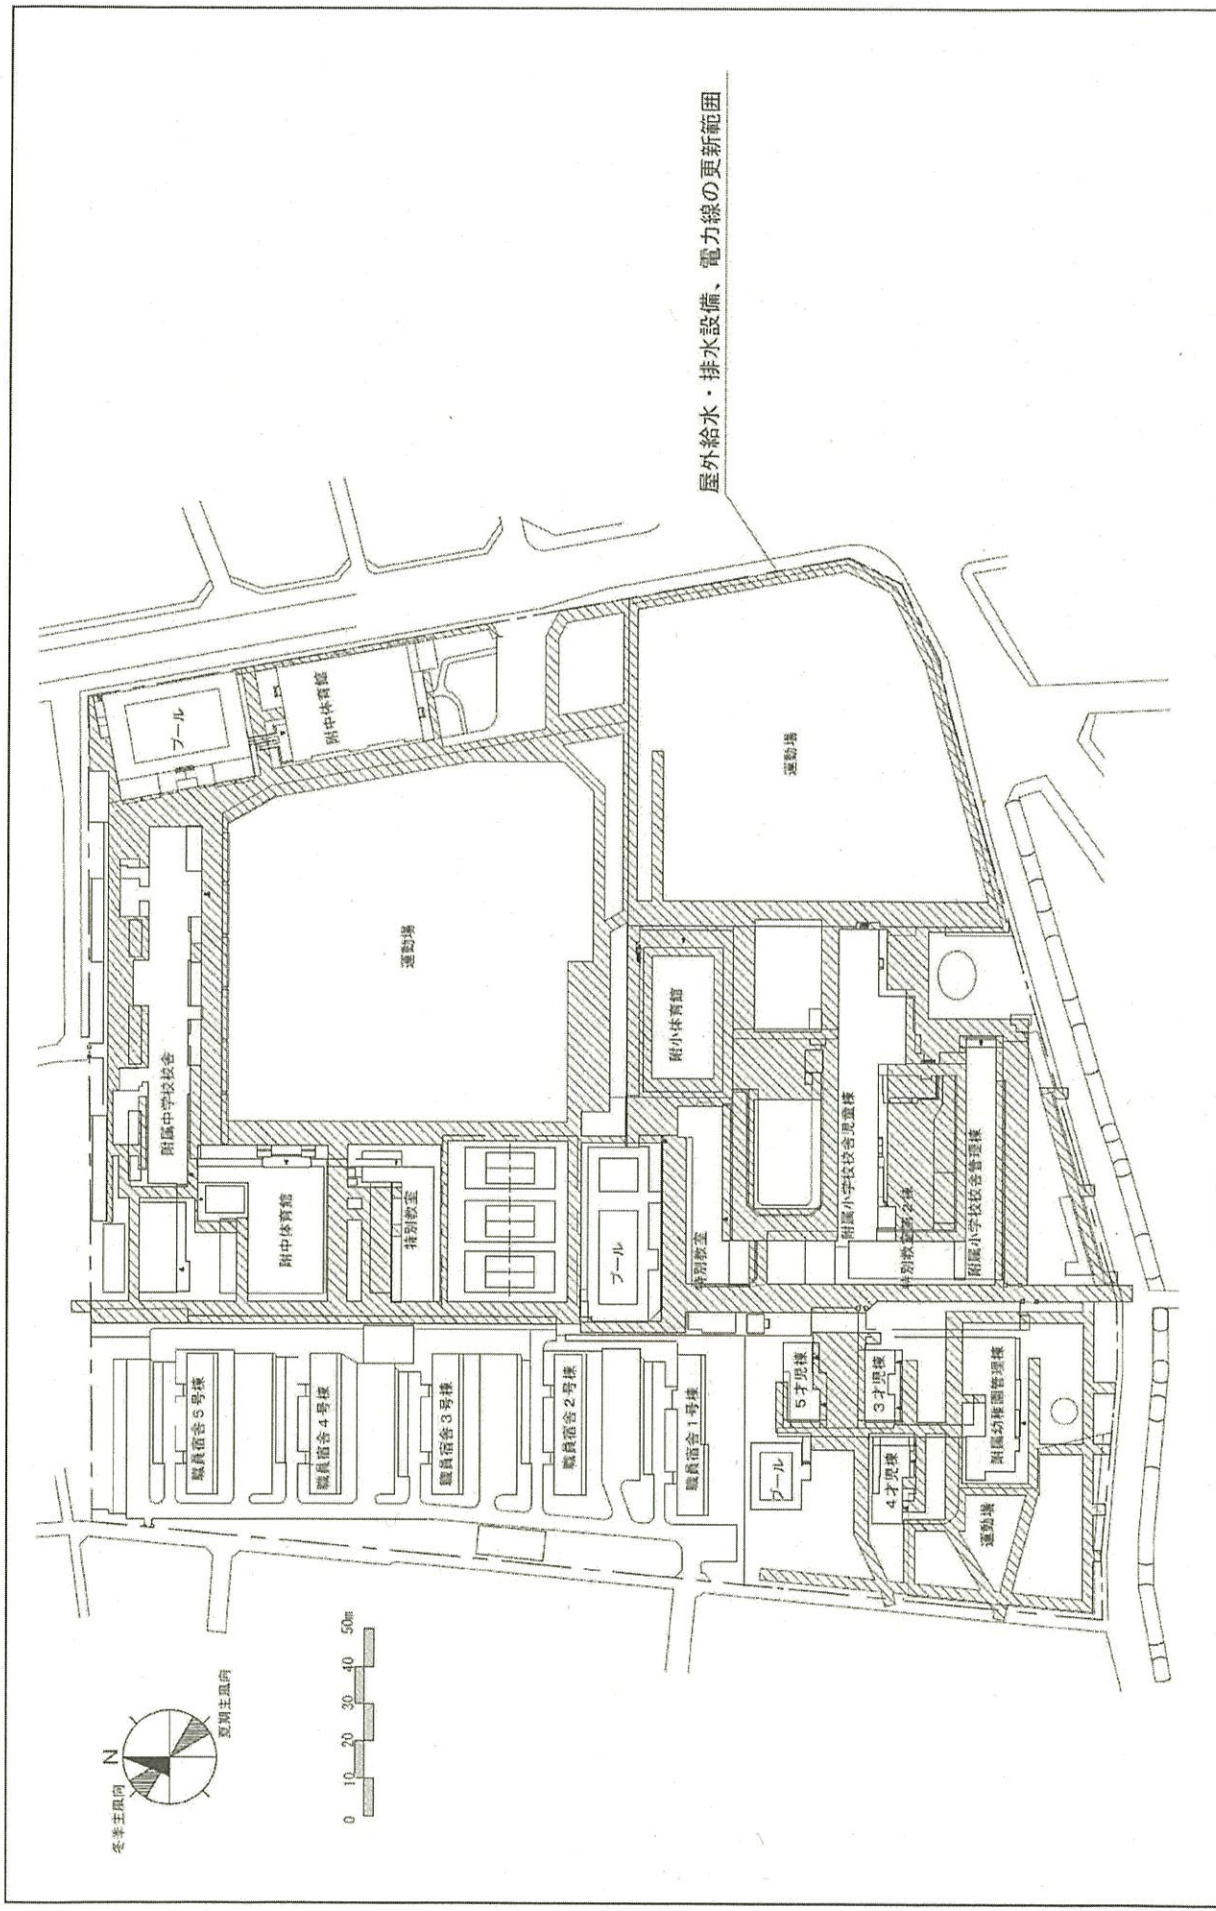

団地名	003 小津	事業名	高知大学(小津)ライフライン再生 (給排水設備)	配置図	1/2,000
-----	--------	-----	-----------------------------	-----	---------

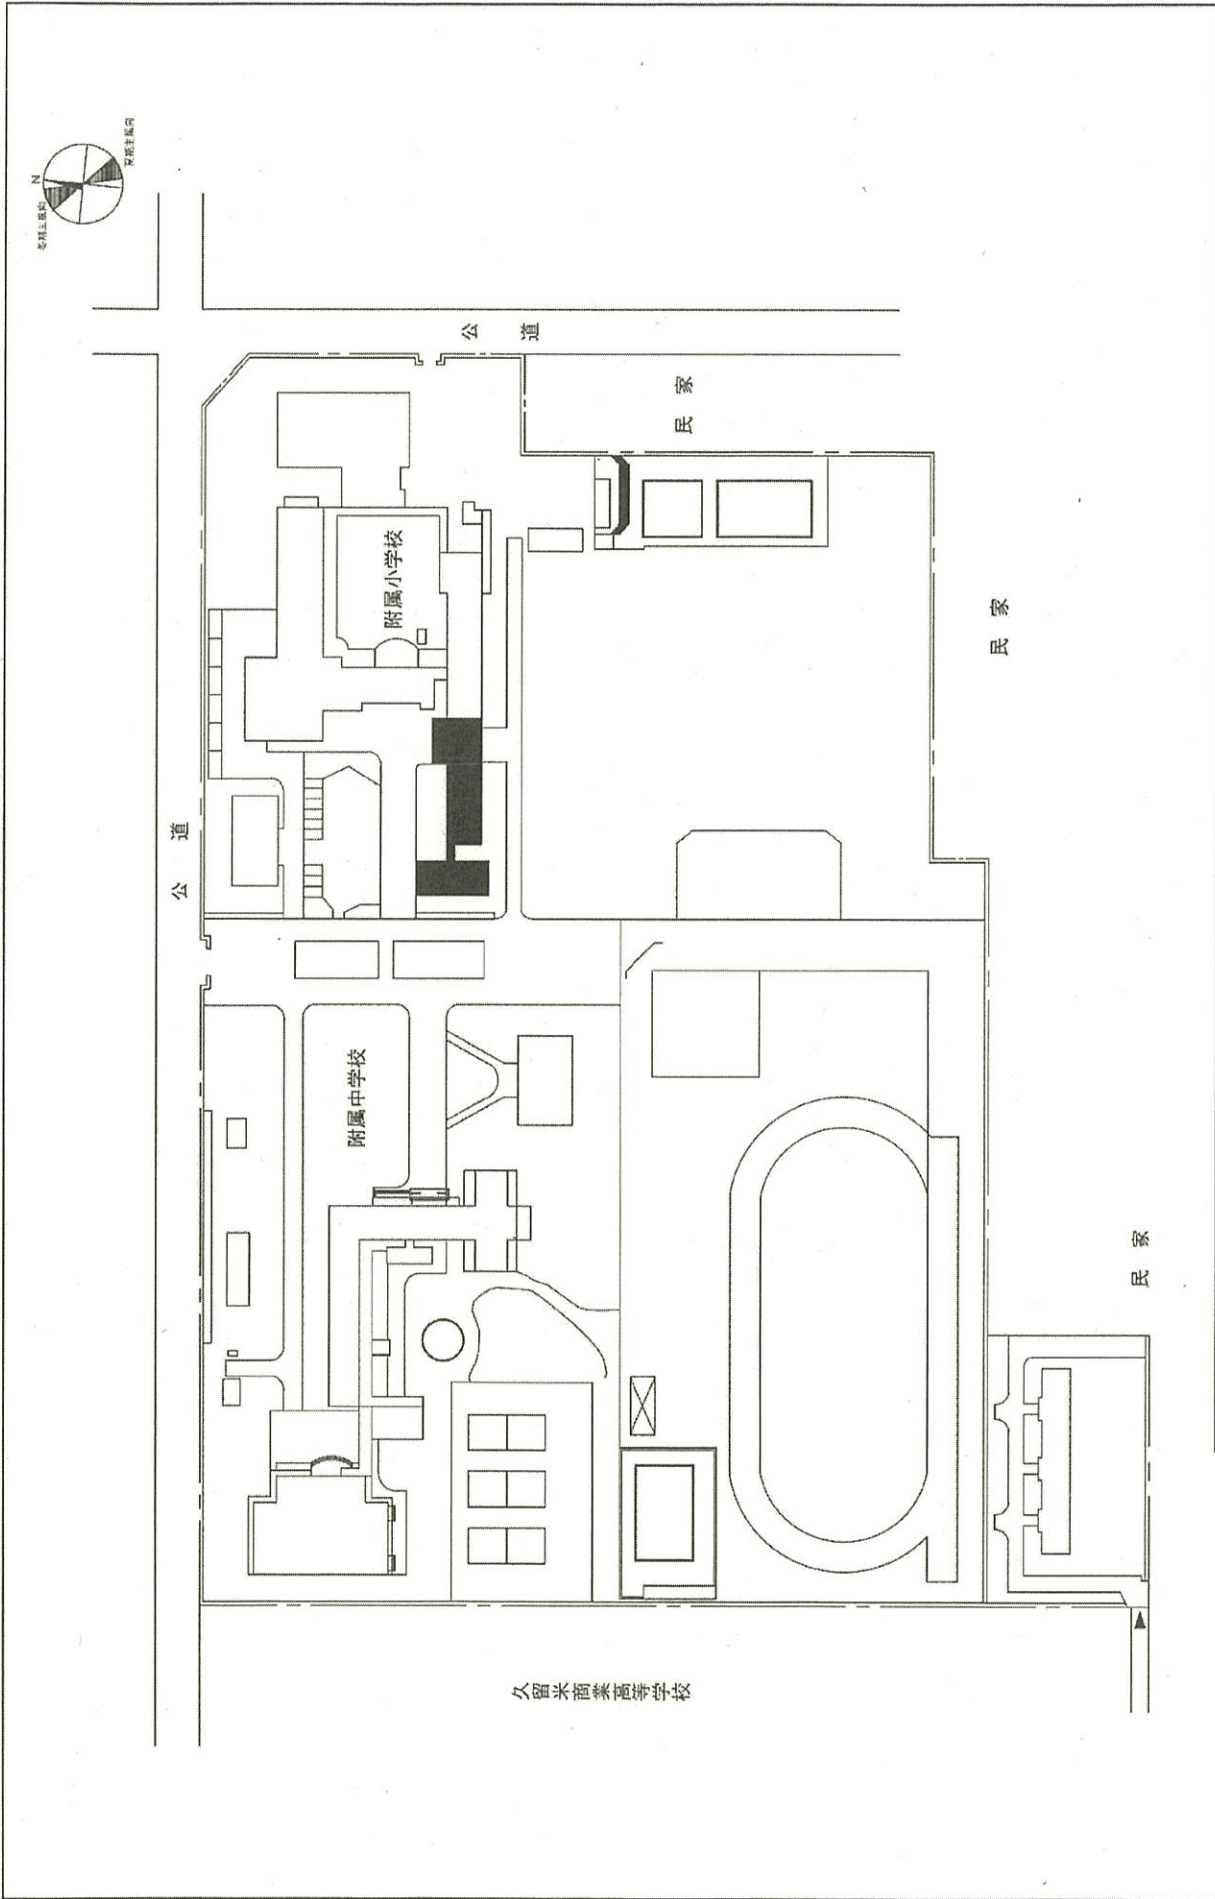

1/1800


配置図

福岡教育大学(久留米(附小))校舎改修Ⅱ

事業名

006 久留米

団地名

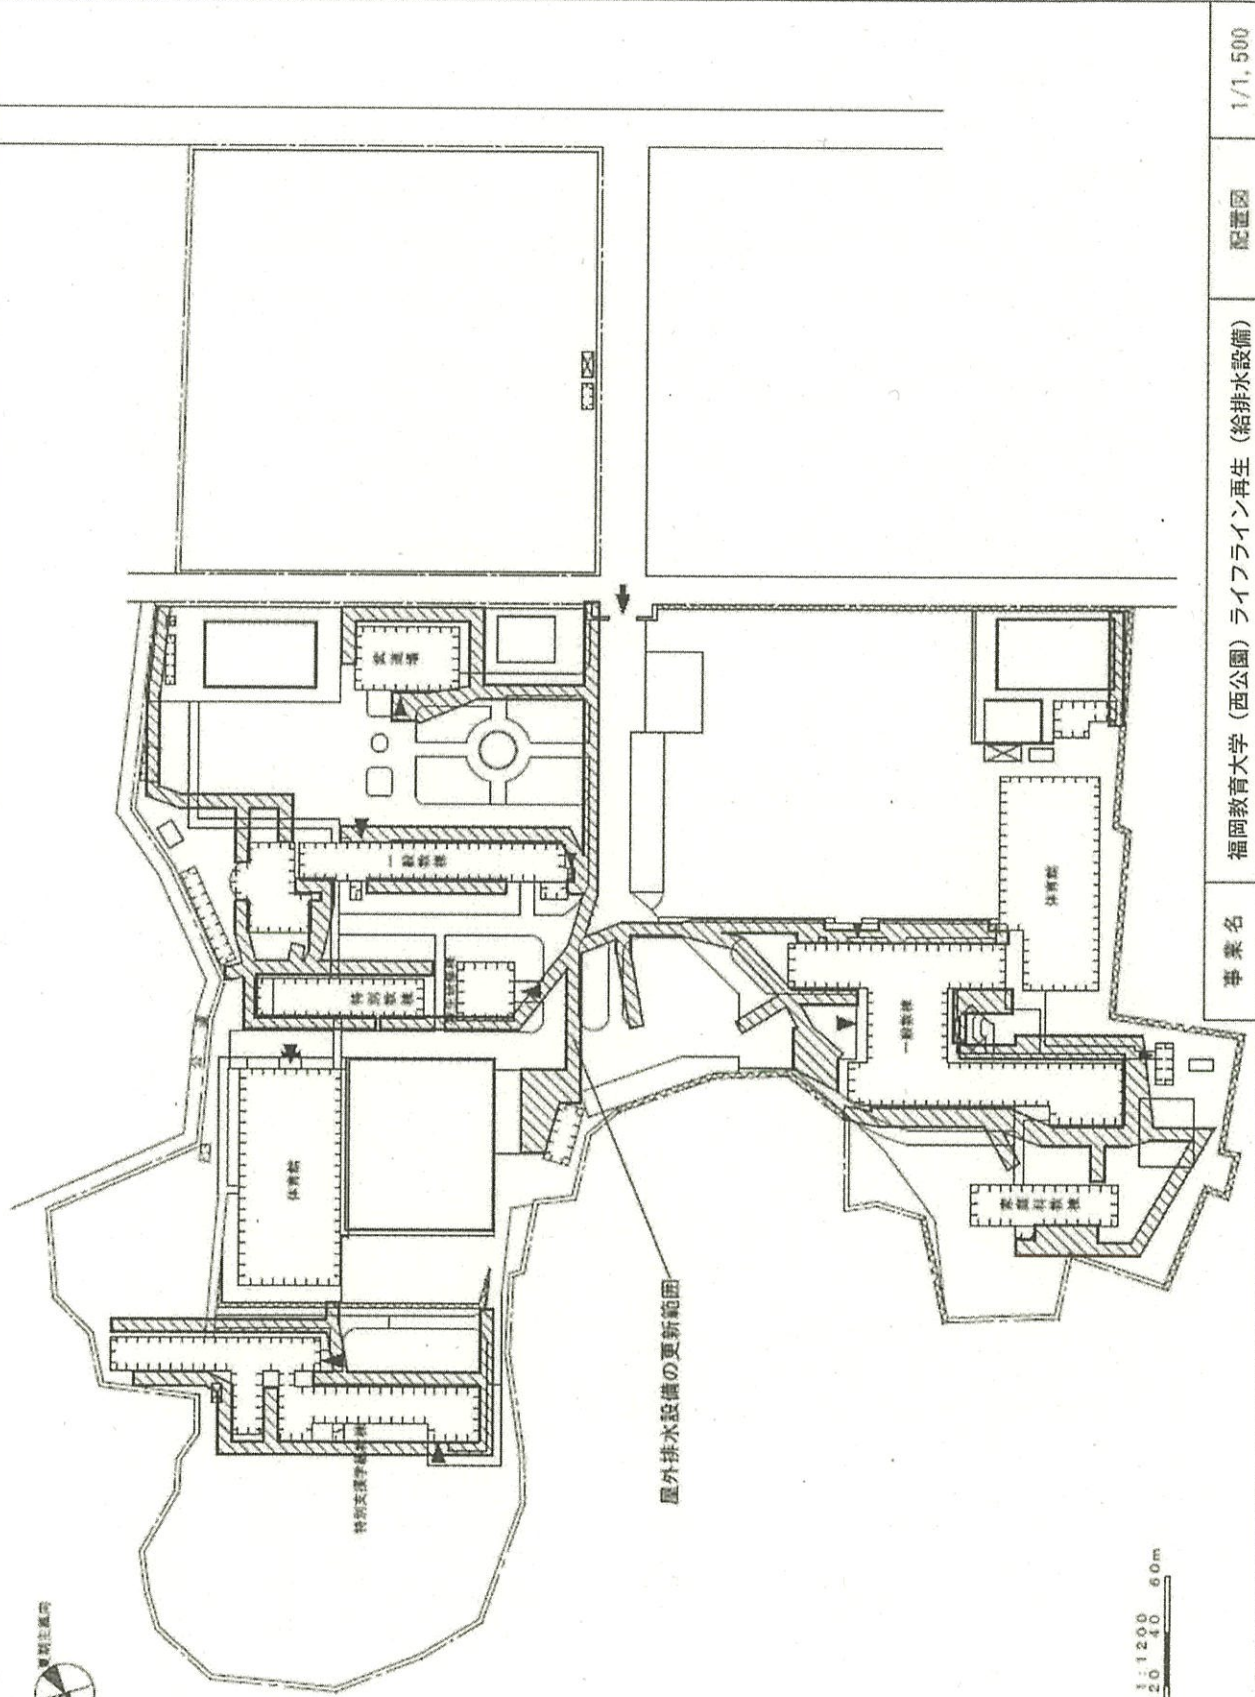


1:1200  
0 10 20 40 60m

1/1,500


配置図

福岡教育大学 (西公園) ライフライン再生 (給排水設備)

事業名

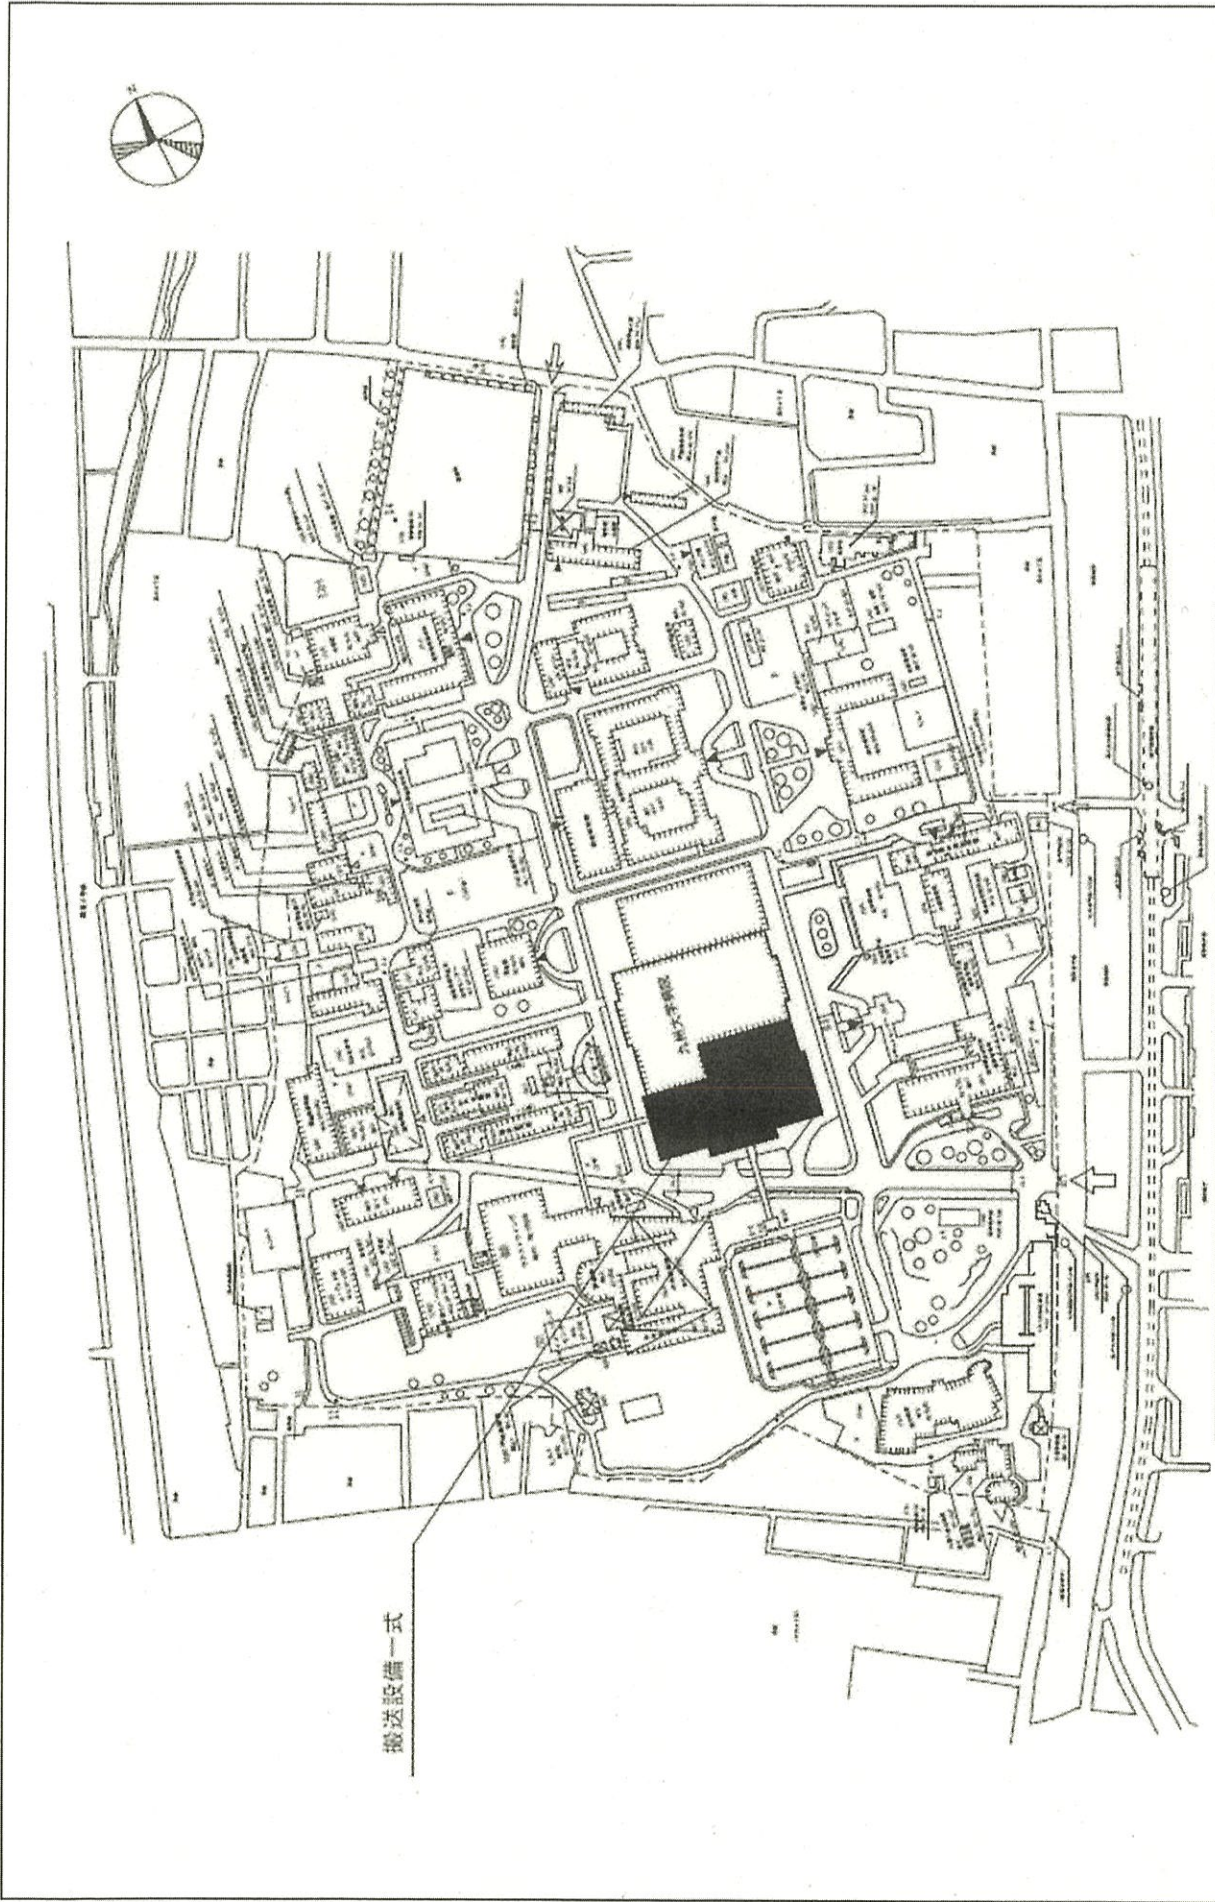


団地名	003 馬出	事業名	九州大学(医病)基幹・環境設備(搬送設備)	配置図	1/5,000
-----	--------	-----	-----------------------	-----	---------

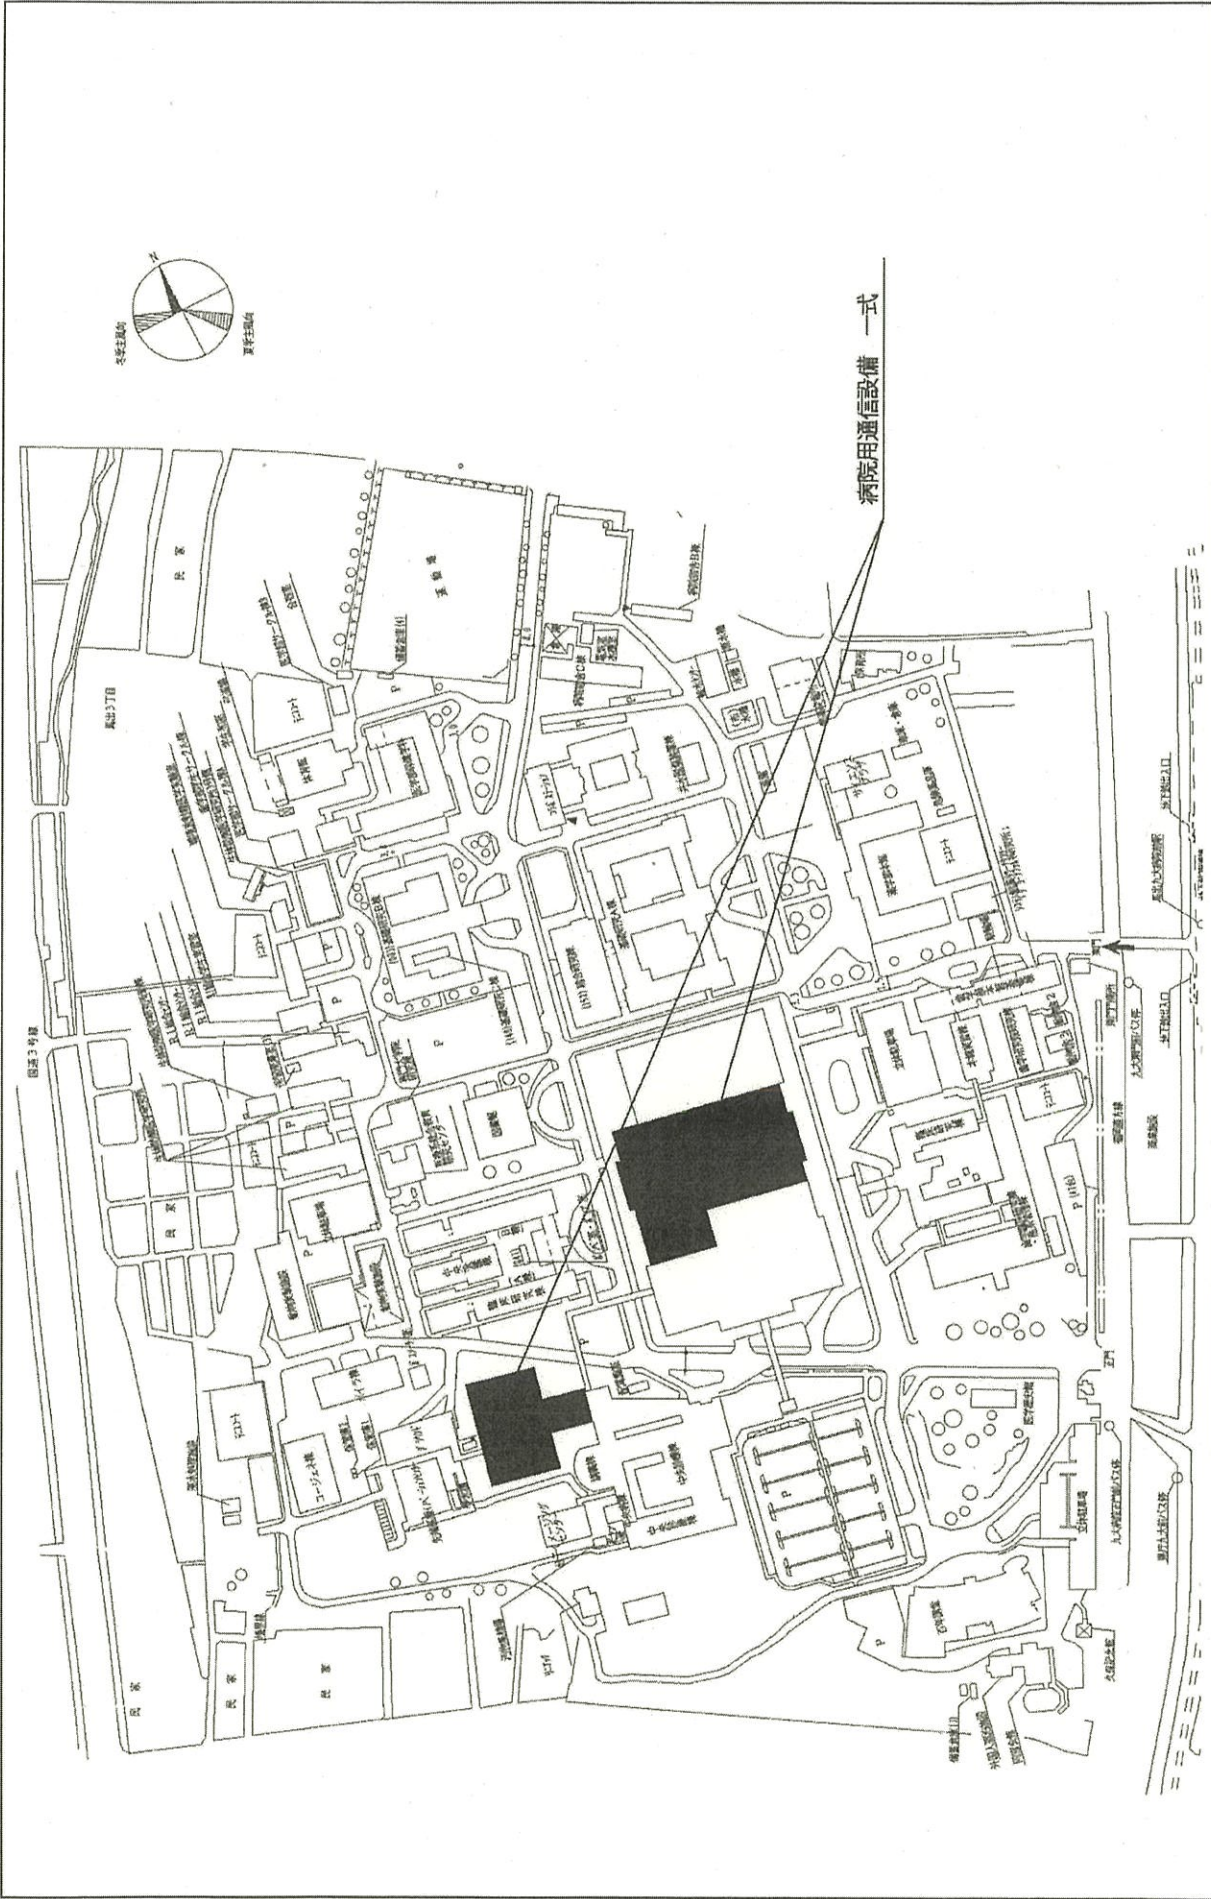


団地名	003馬出	事業名	九州大学(医病)ライフライン再生(ナースコール設備)	配置図	1/4,000
-----	-------	-----	----------------------------	-----	---------




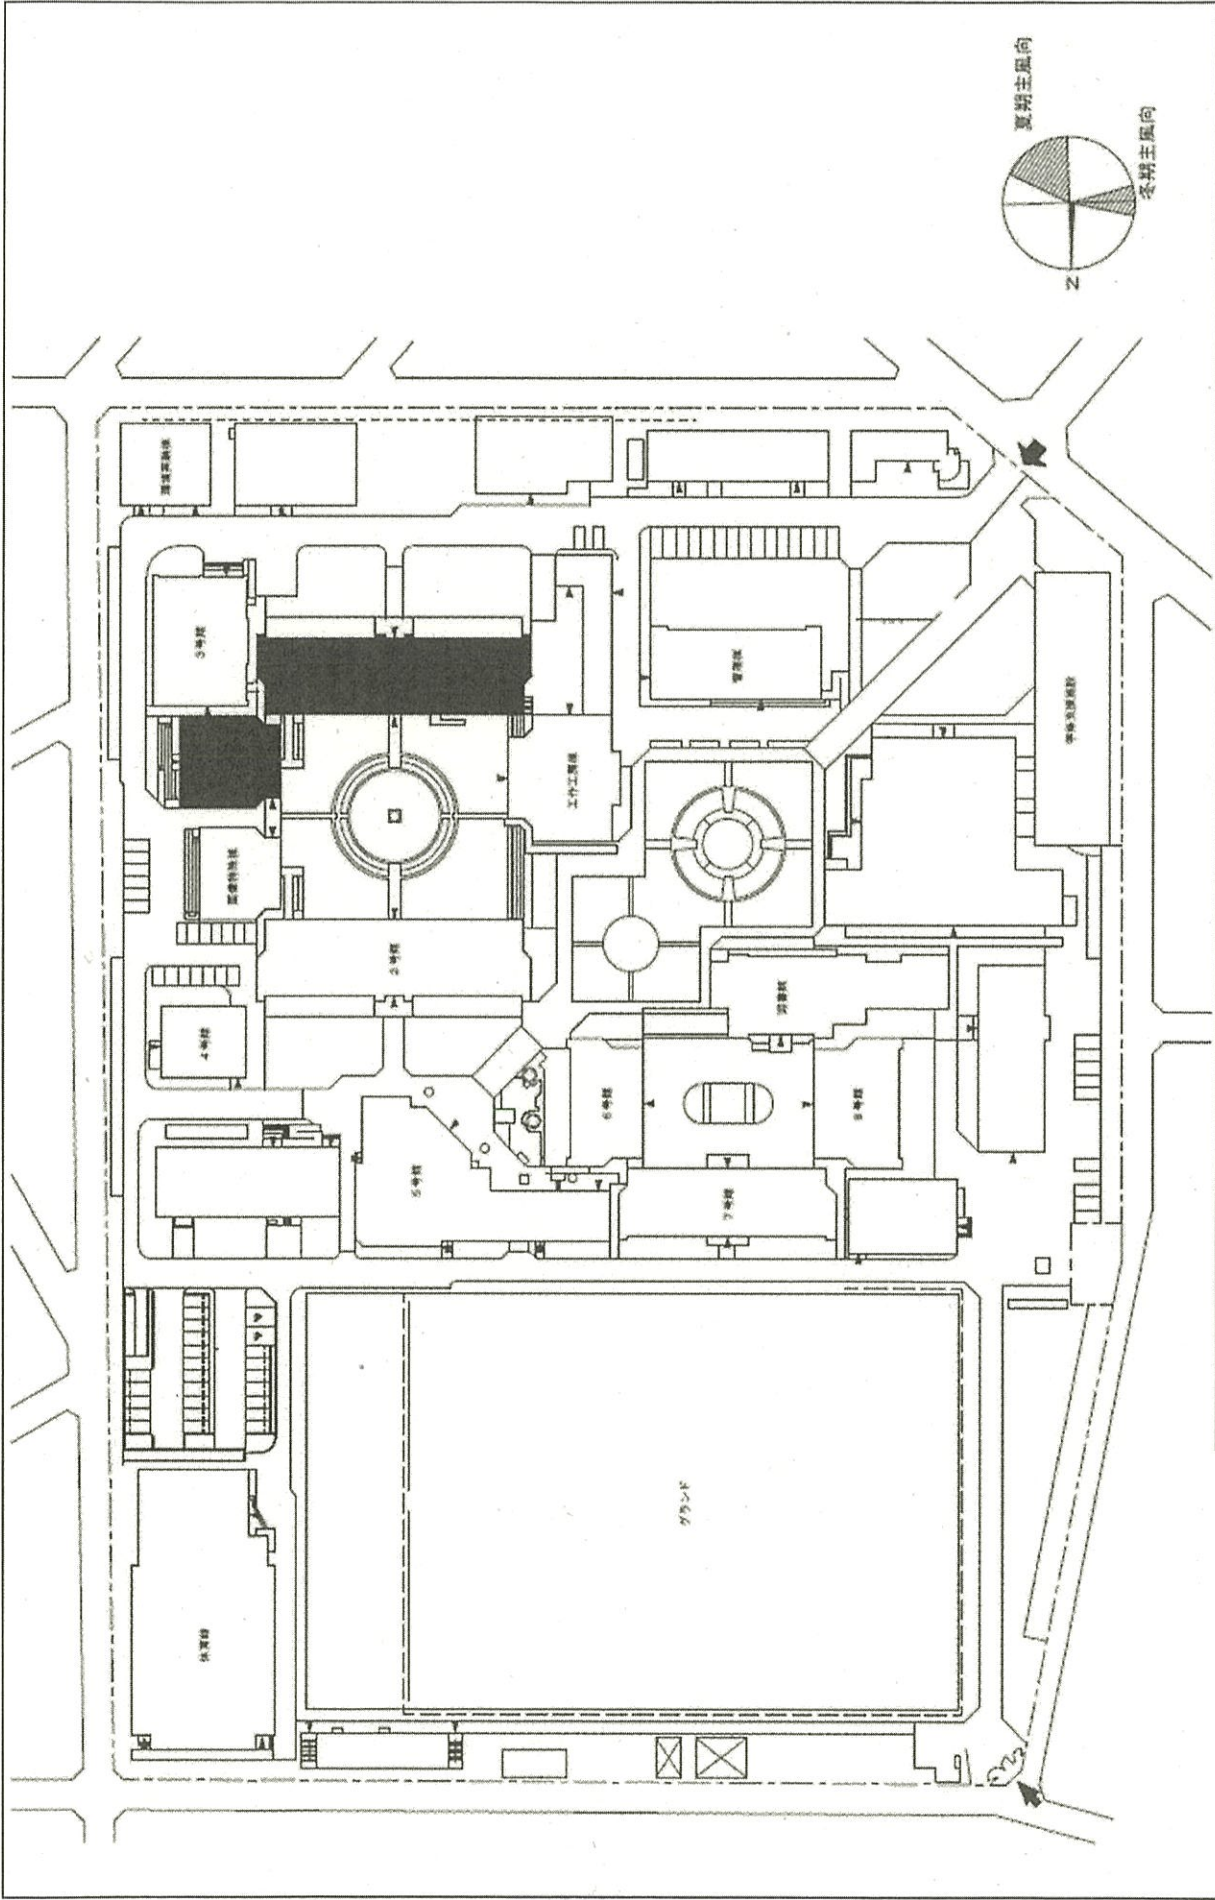

団地名	101 塩原	事業名	九州大学(塩原)総合研究棟改修Ⅲ(芸術工学系)	配置図	1/1,500
-----	--------	-----	-------------------------	-----	---------

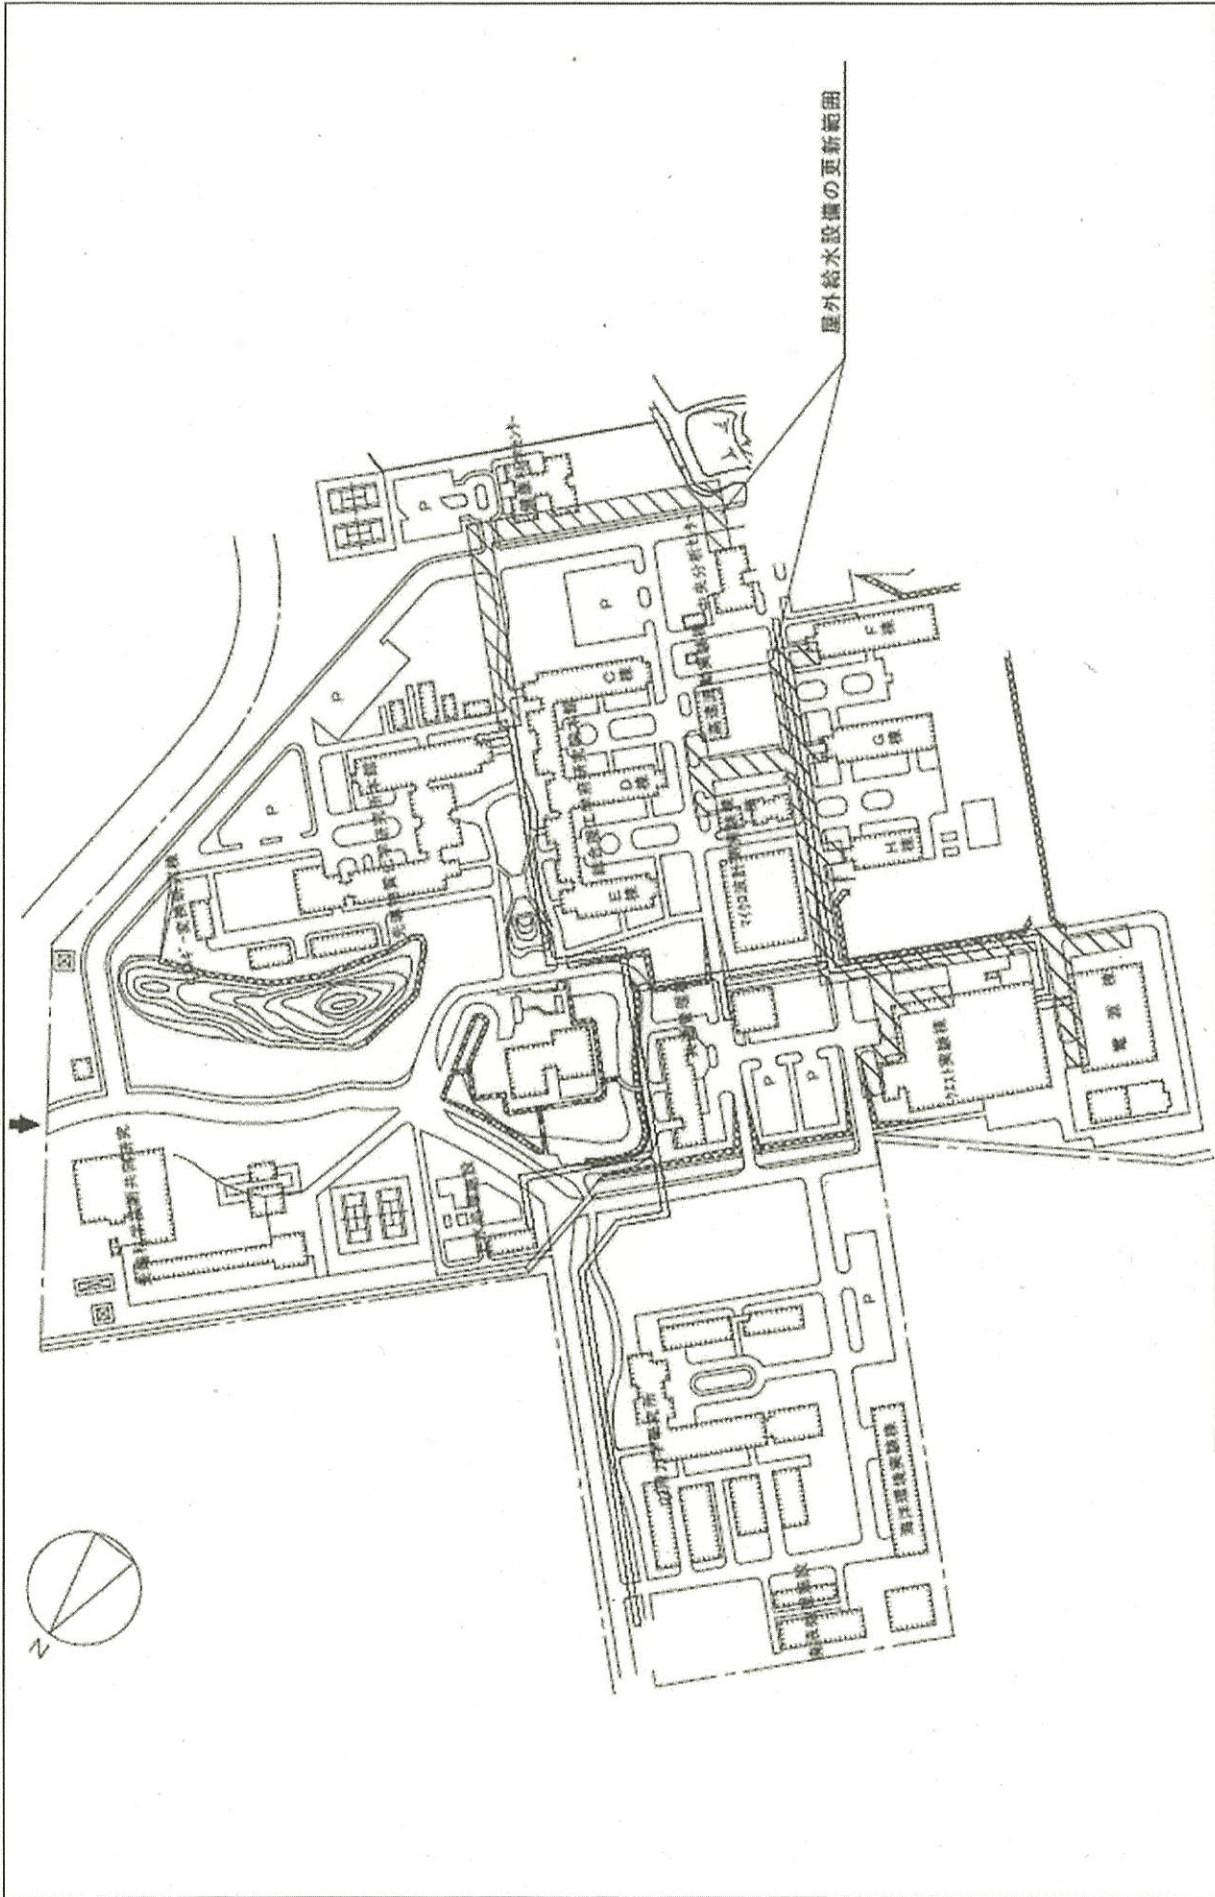

団地名	029 春日原	事業名	九州大学(春日原)ライフライン再生(給排水設備)	配置図	1/4,000
-----	---------	-----	--------------------------	-----	---------

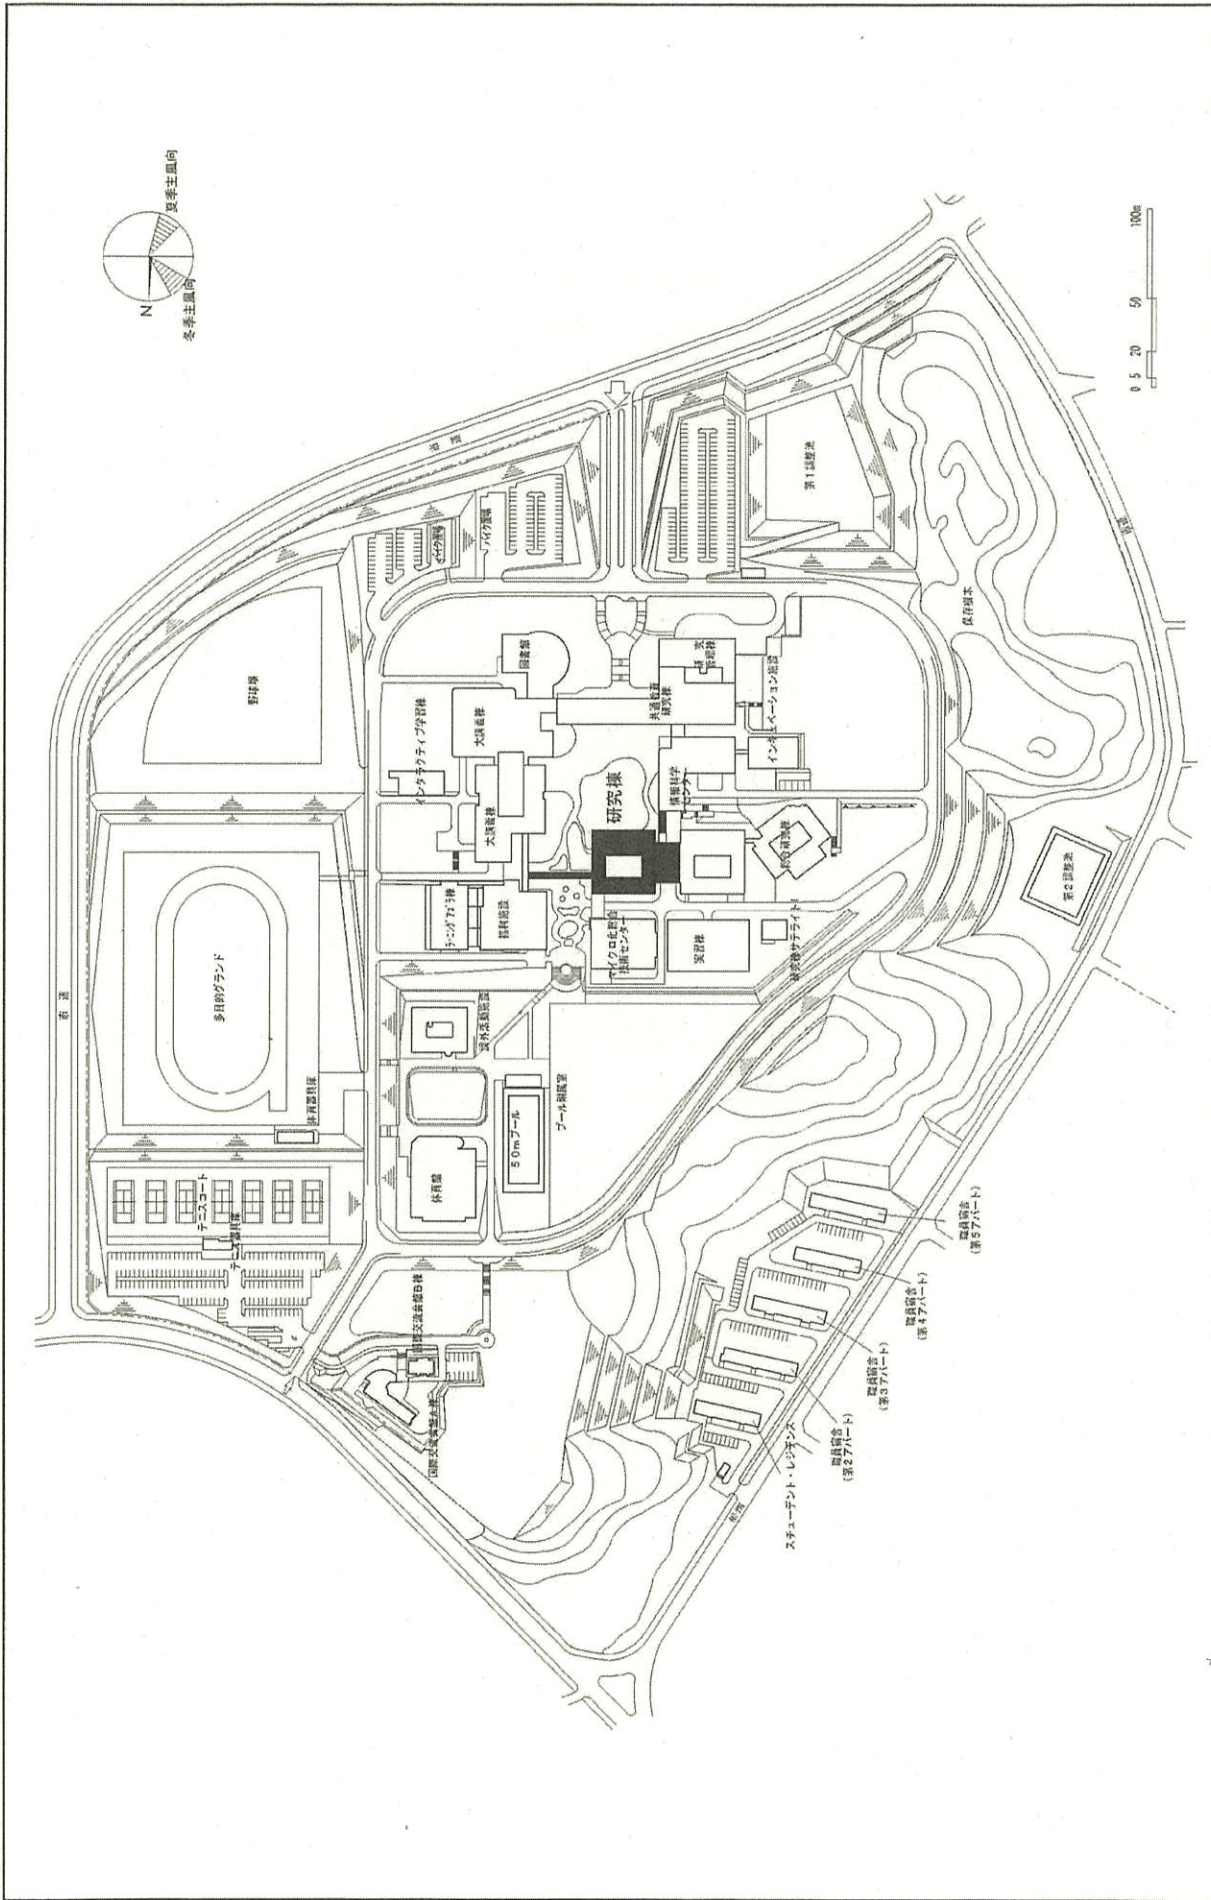

団地名

002 飯塚

事業名

九州工業大学(飯塚)総合研究棟改修(工学系)

配置図

1/4,000



団地名


001 戸畑

事業名


九州工業大学 (戸畑) 長寿命化促進事業

配置図

1/3000

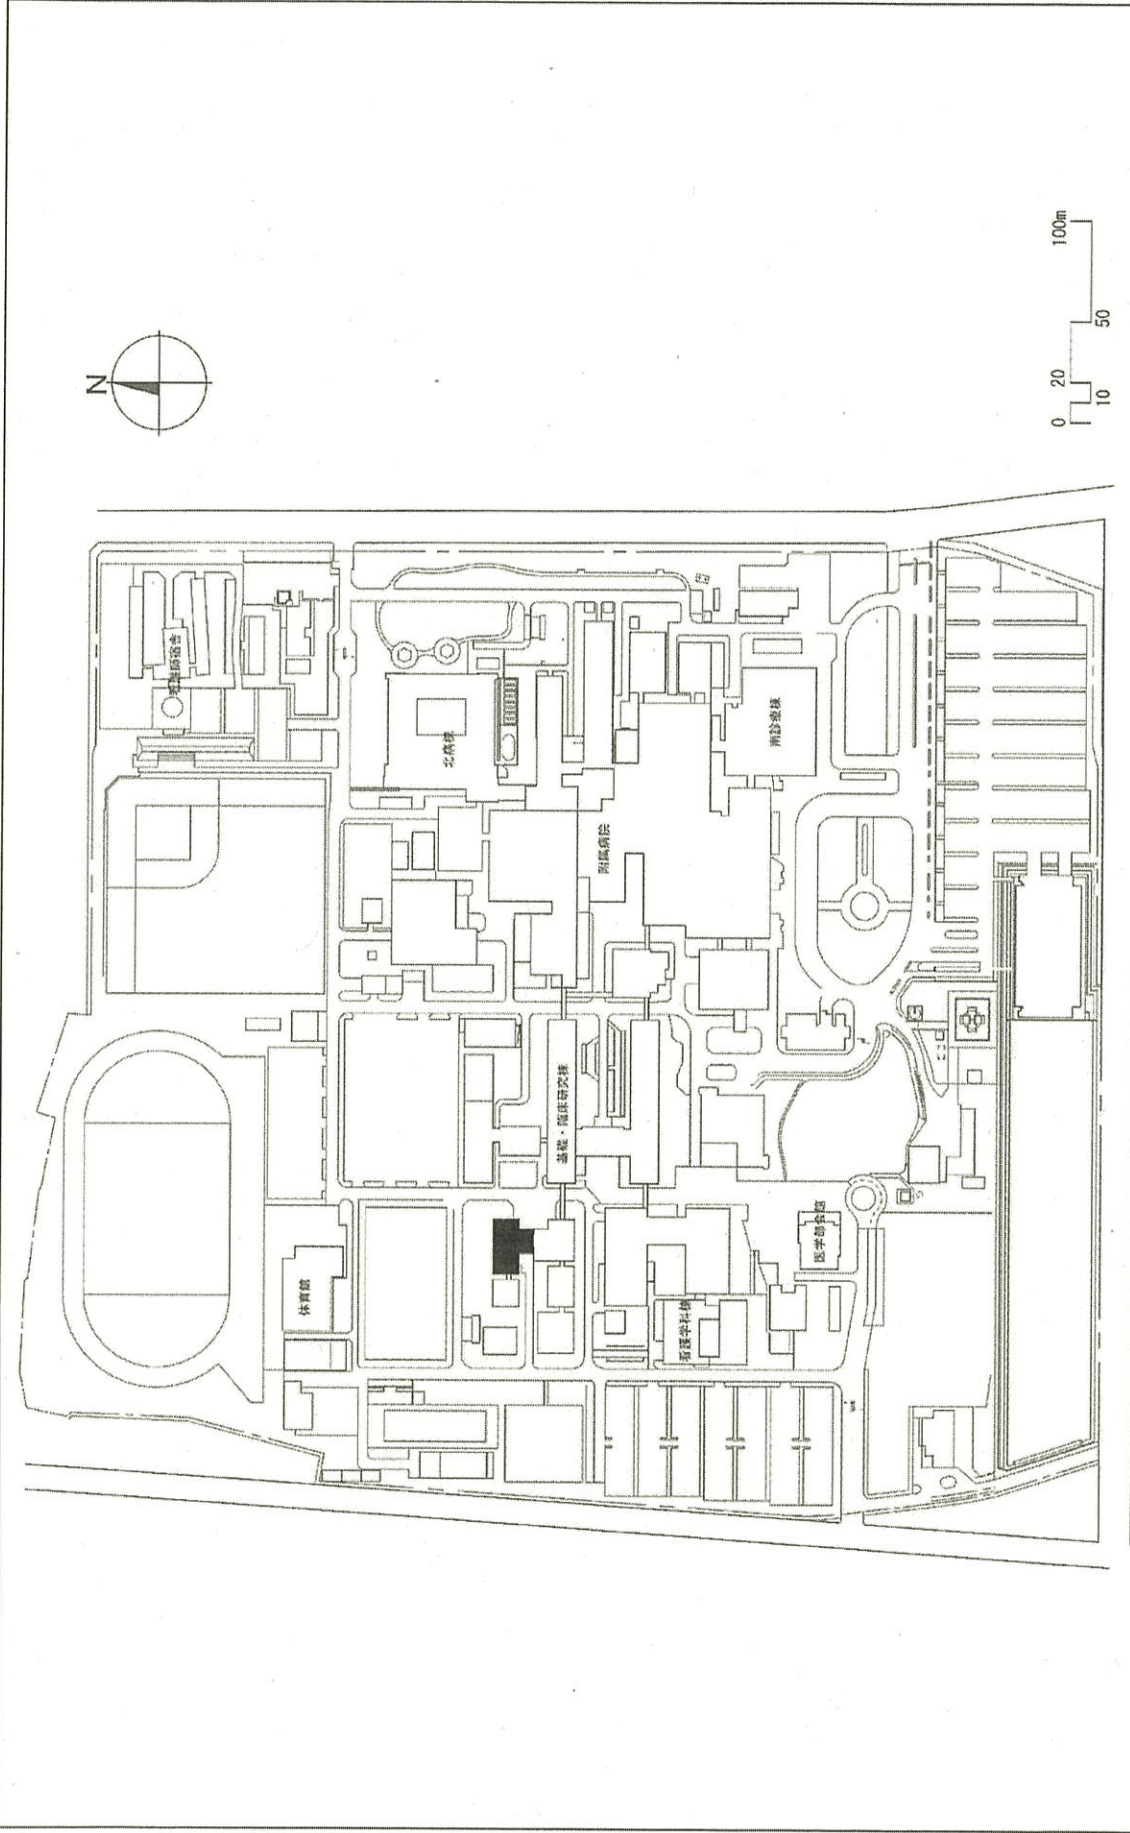

団地名	002 鍋島1	事業名	佐賀大学(鍋島)総合分析センター改修	配置図	1 / 3, 000
-----	---------	-----	--------------------	-----	------------

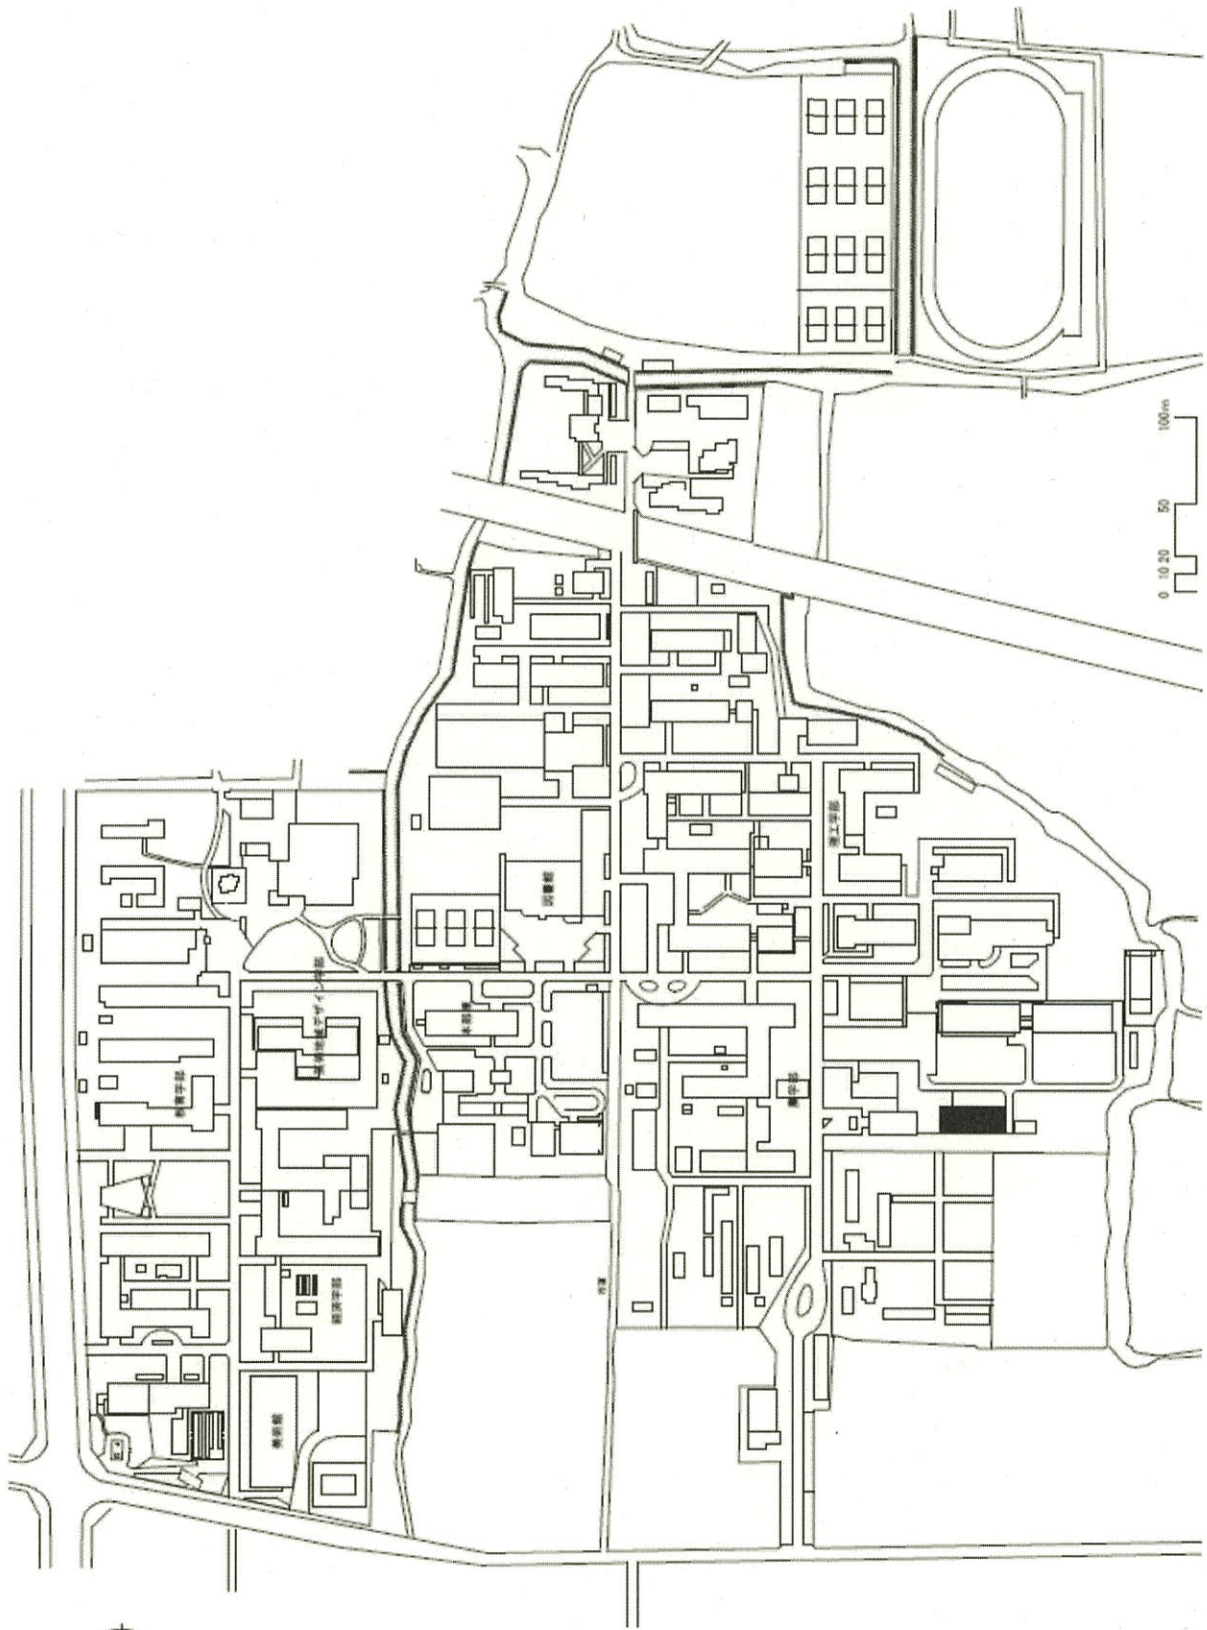

1/4000


配置図

佐賀大学(本庄町)長寿命化促進事業

事業名


001 本庄町1

団地名

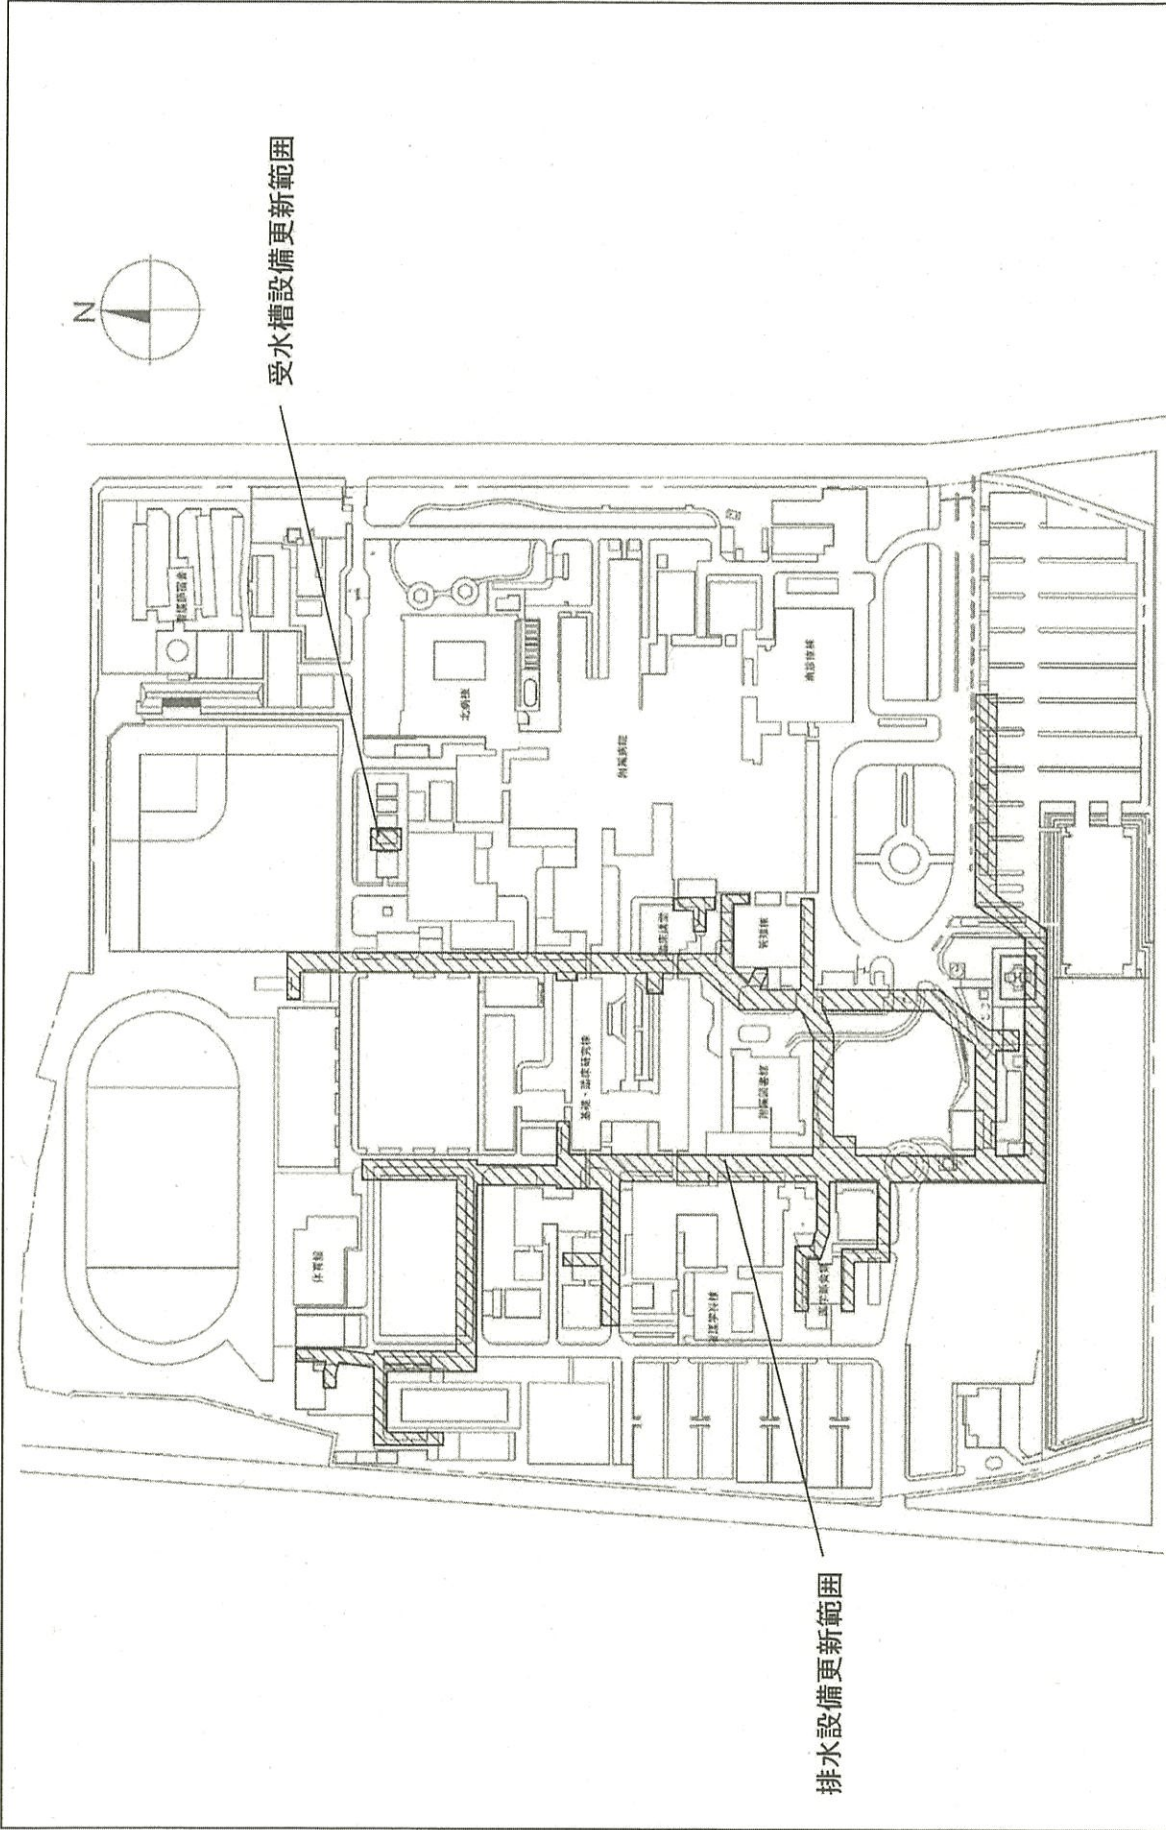

団地名	002 鍋島1	事業名	佐賀大学(鍋島)ライフライン再生(給排水設備)	配置図	1/3,000
-----	---------	-----	-------------------------	-----	---------


### 配線工事範囲

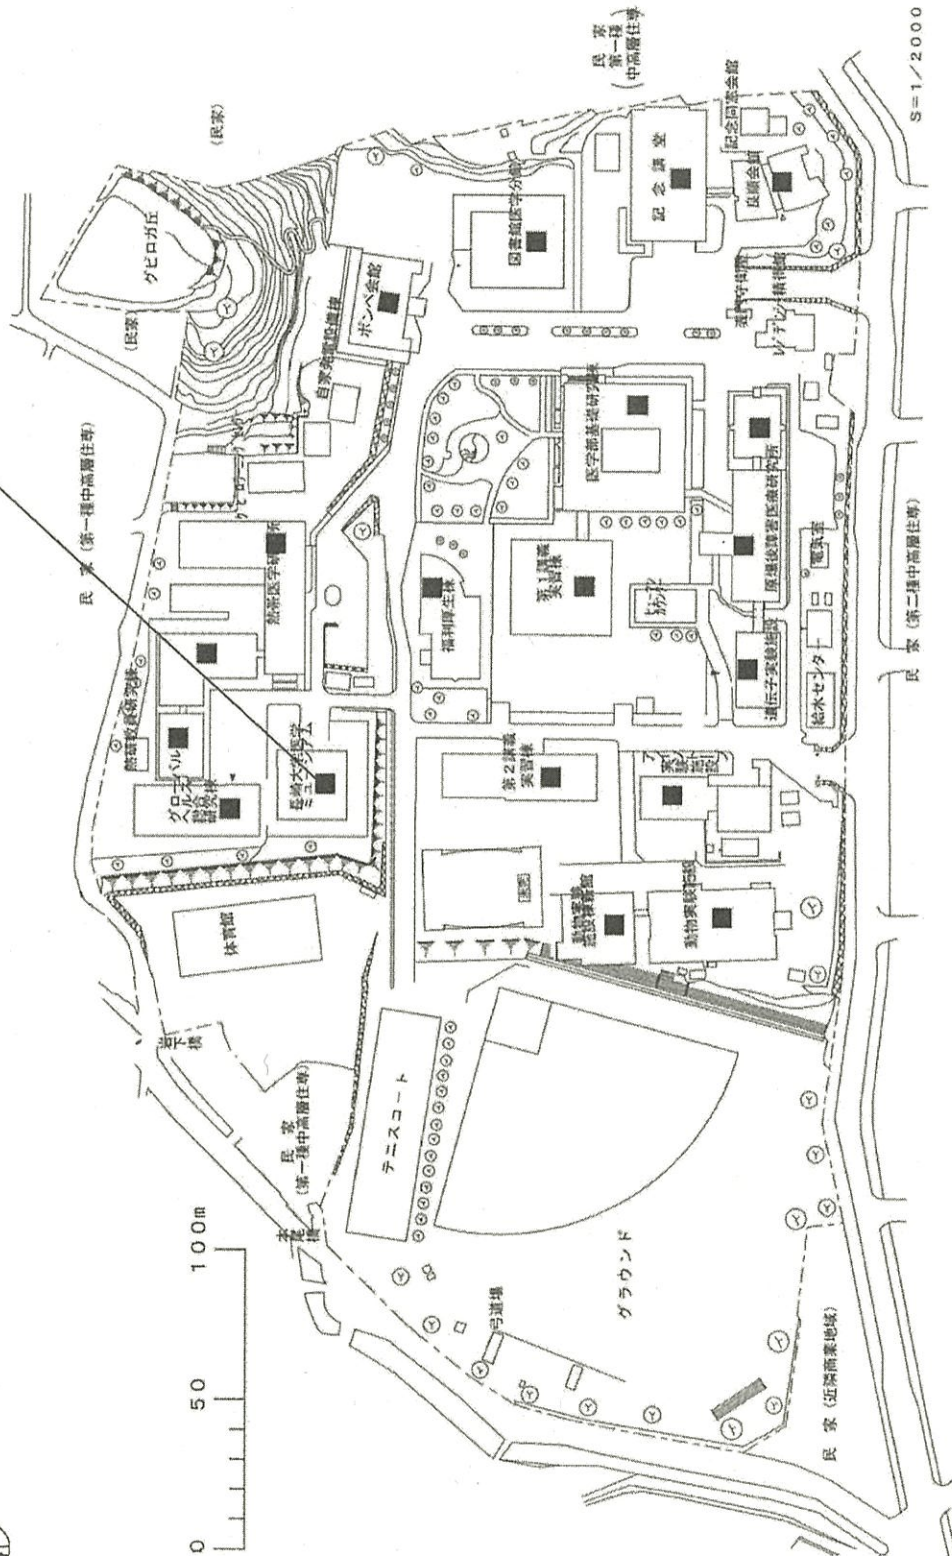

団地名	002坂本1	事業名	長崎大学(医病)ライフライン再生(構内交換設備等)	配置図	1/2500
-----	--------	-----	---------------------------	-----	--------



構内交換設備取替及び配線工事範囲


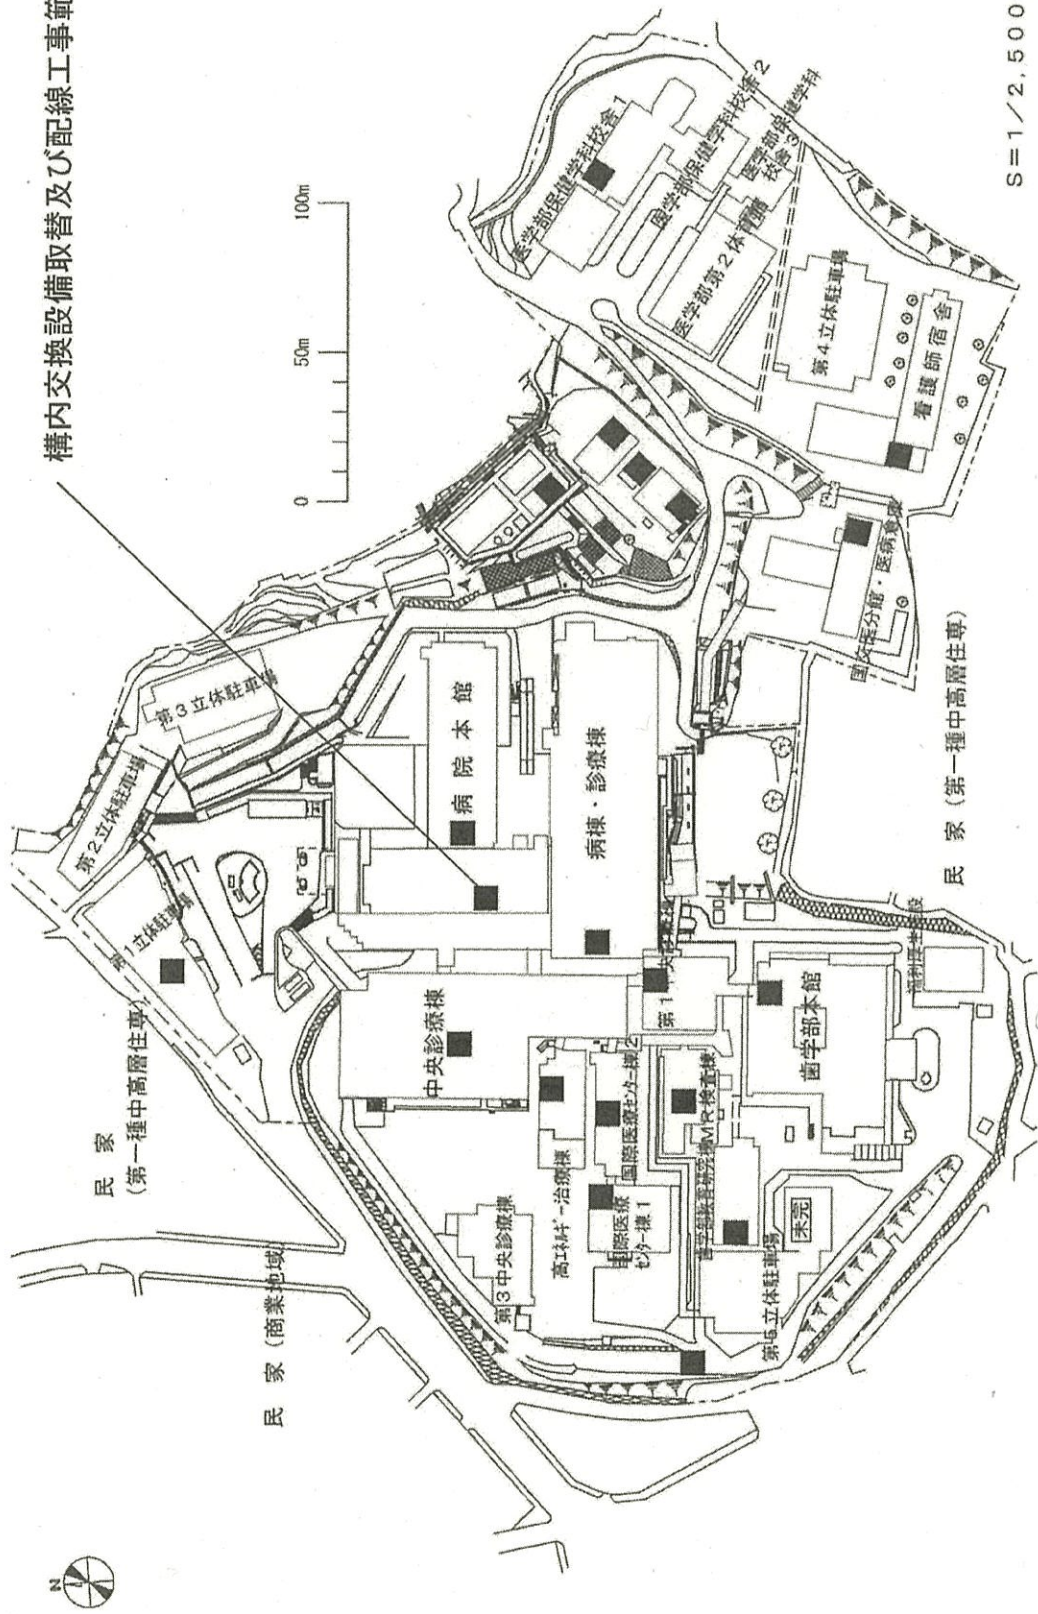


団地名	003坂本2	事業名	長崎大学(医病)ライフライン再生(構内交換設備等)	配置図	1/2500
-----	--------	-----	---------------------------	-----	--------

方位



 民家(第一種住居地域)

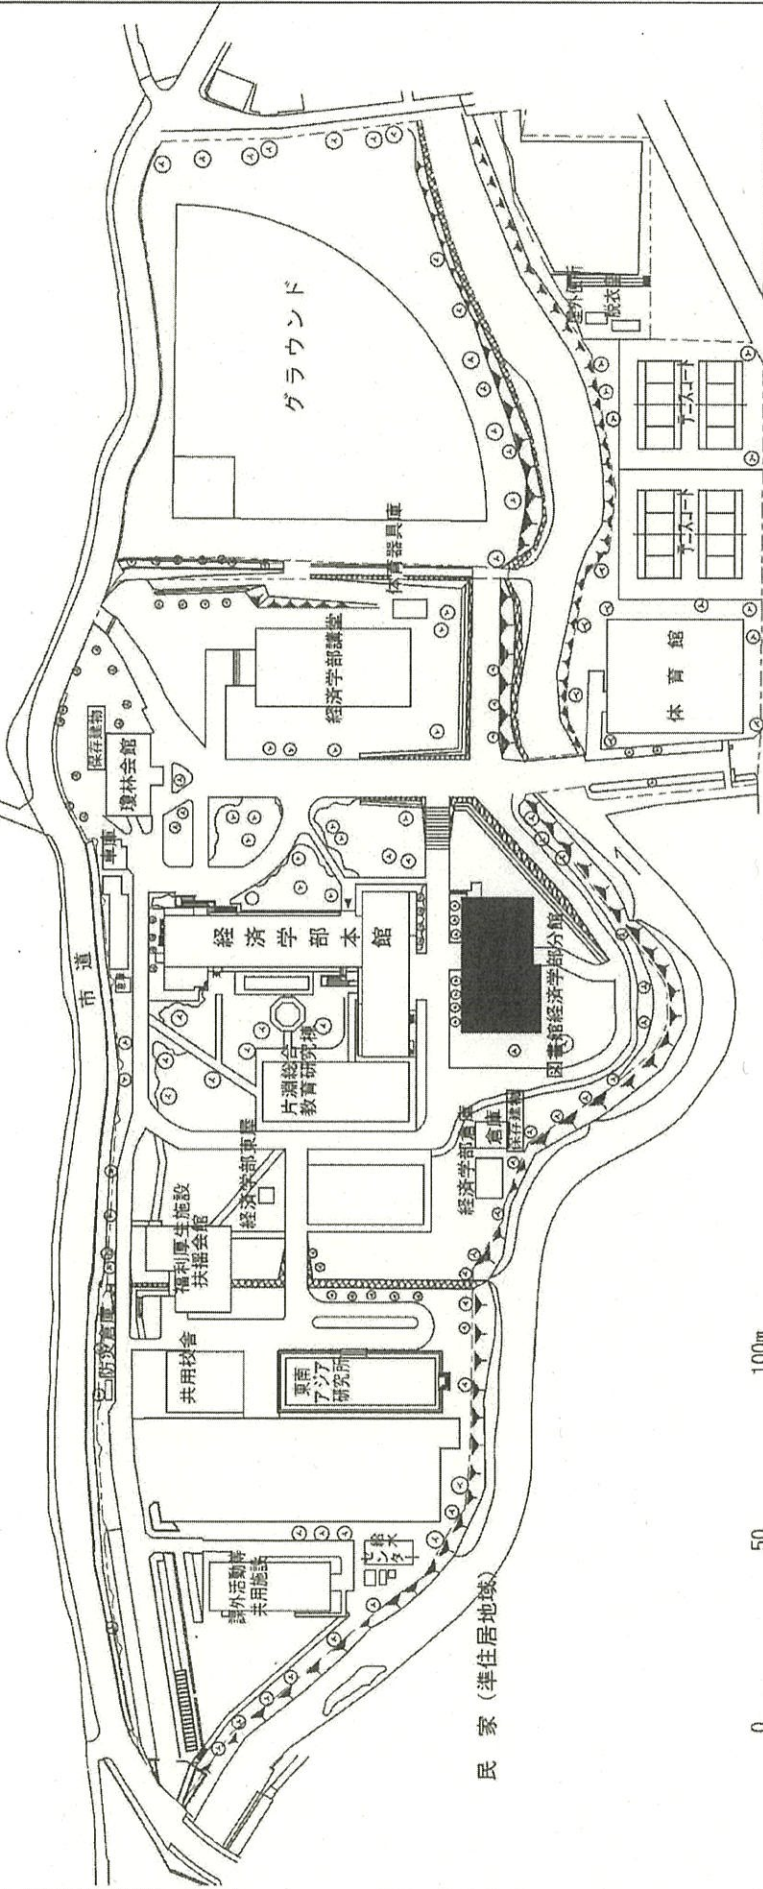

県道


民家(準住居地域)

団地名 001片淵

事業名 長崎大学(片淵)図書館改修

配置図


1/2000

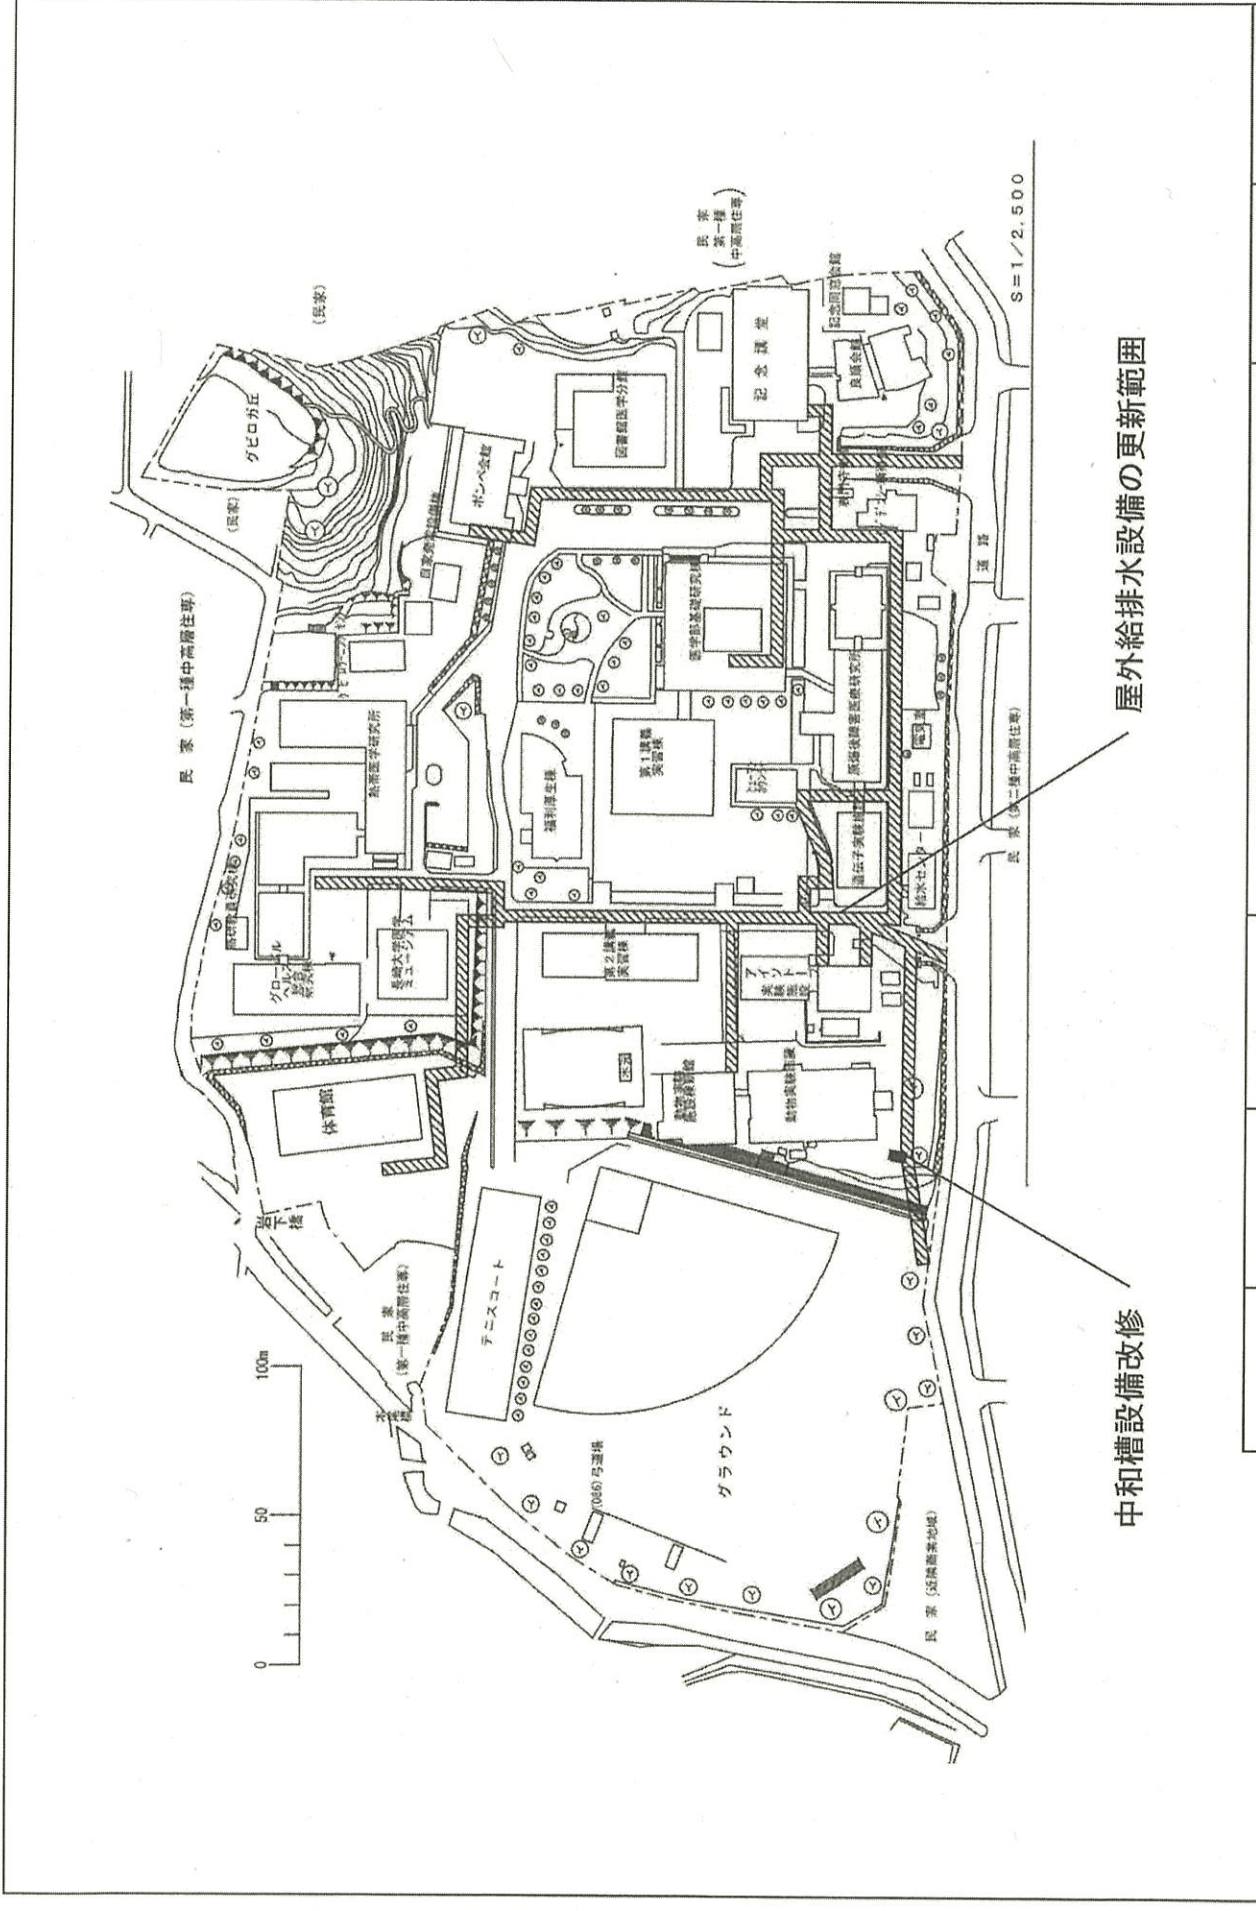

団地名	002坂本1	事業名	長崎大学(坂本地)ライフライン再生(給排水設備)	配置図	1/2500
-----	--------	-----	--------------------------	-----	--------

中和槽設備改修


屋外給排水設備の更新範囲

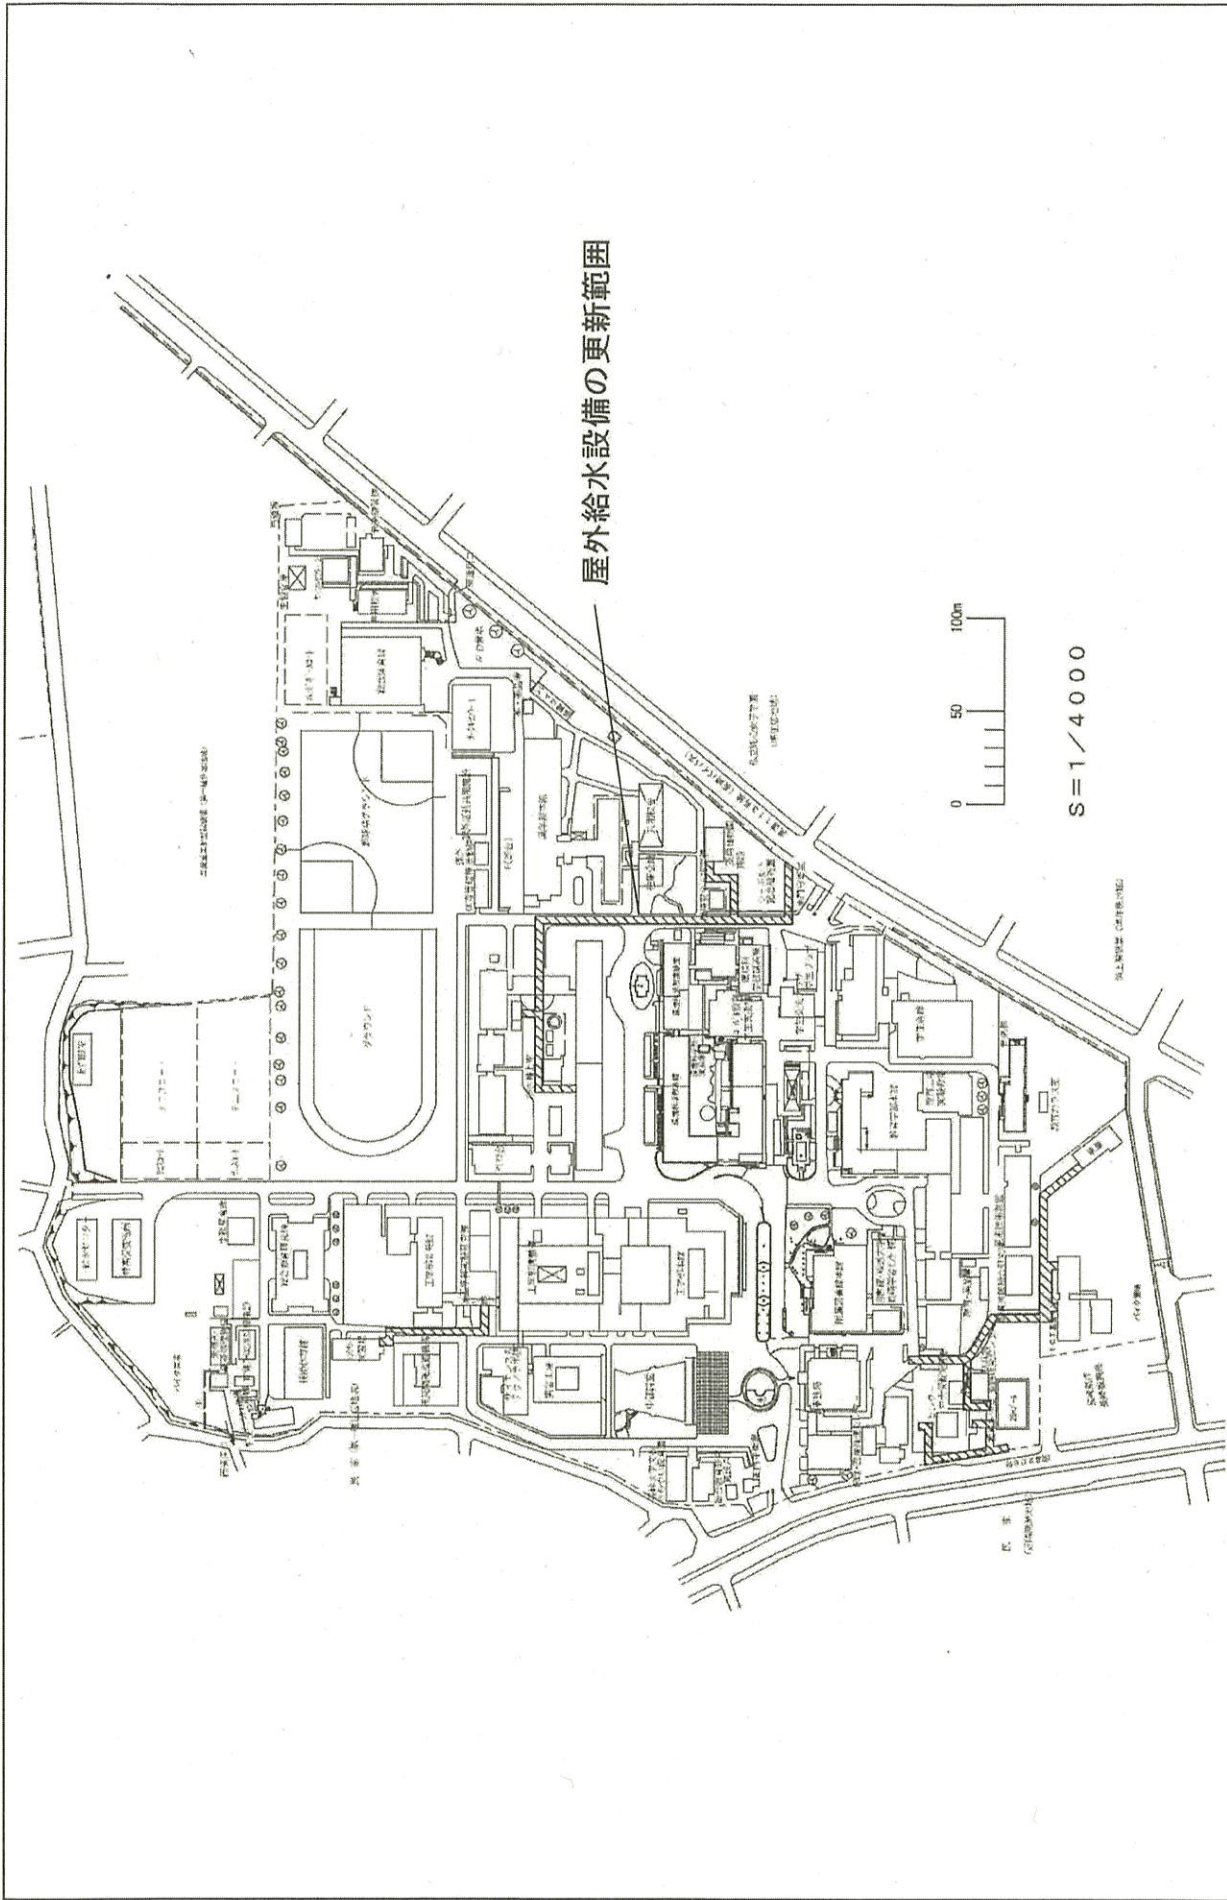


団地名	005文教町2	事業名	長崎大学(坂本他)ライフライン再生(給排水設備)	配置図	1/4000
-----	---------	-----	--------------------------	-----	--------

屋外排水設備の更新範囲

民家 (第一種住居地域)

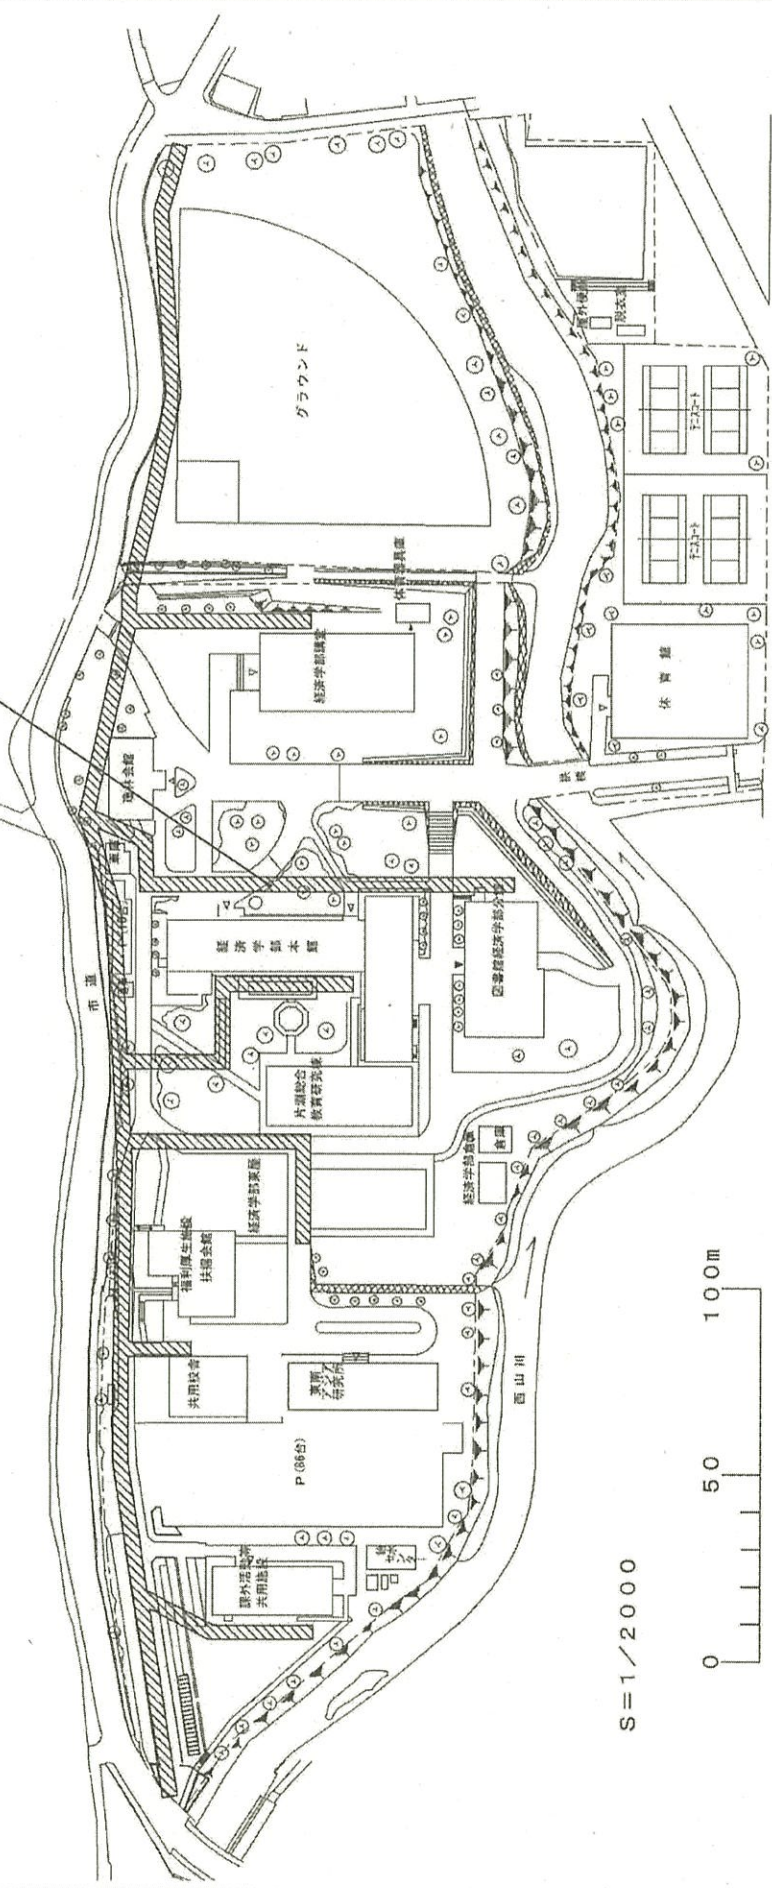


S=1/2000

 

北

団地名	001片淵	事業名	長崎大学(坂本他)ライフライン再生(給排水設備)	配置図	1/4000
-----	-------	-----	--------------------------	-----	--------

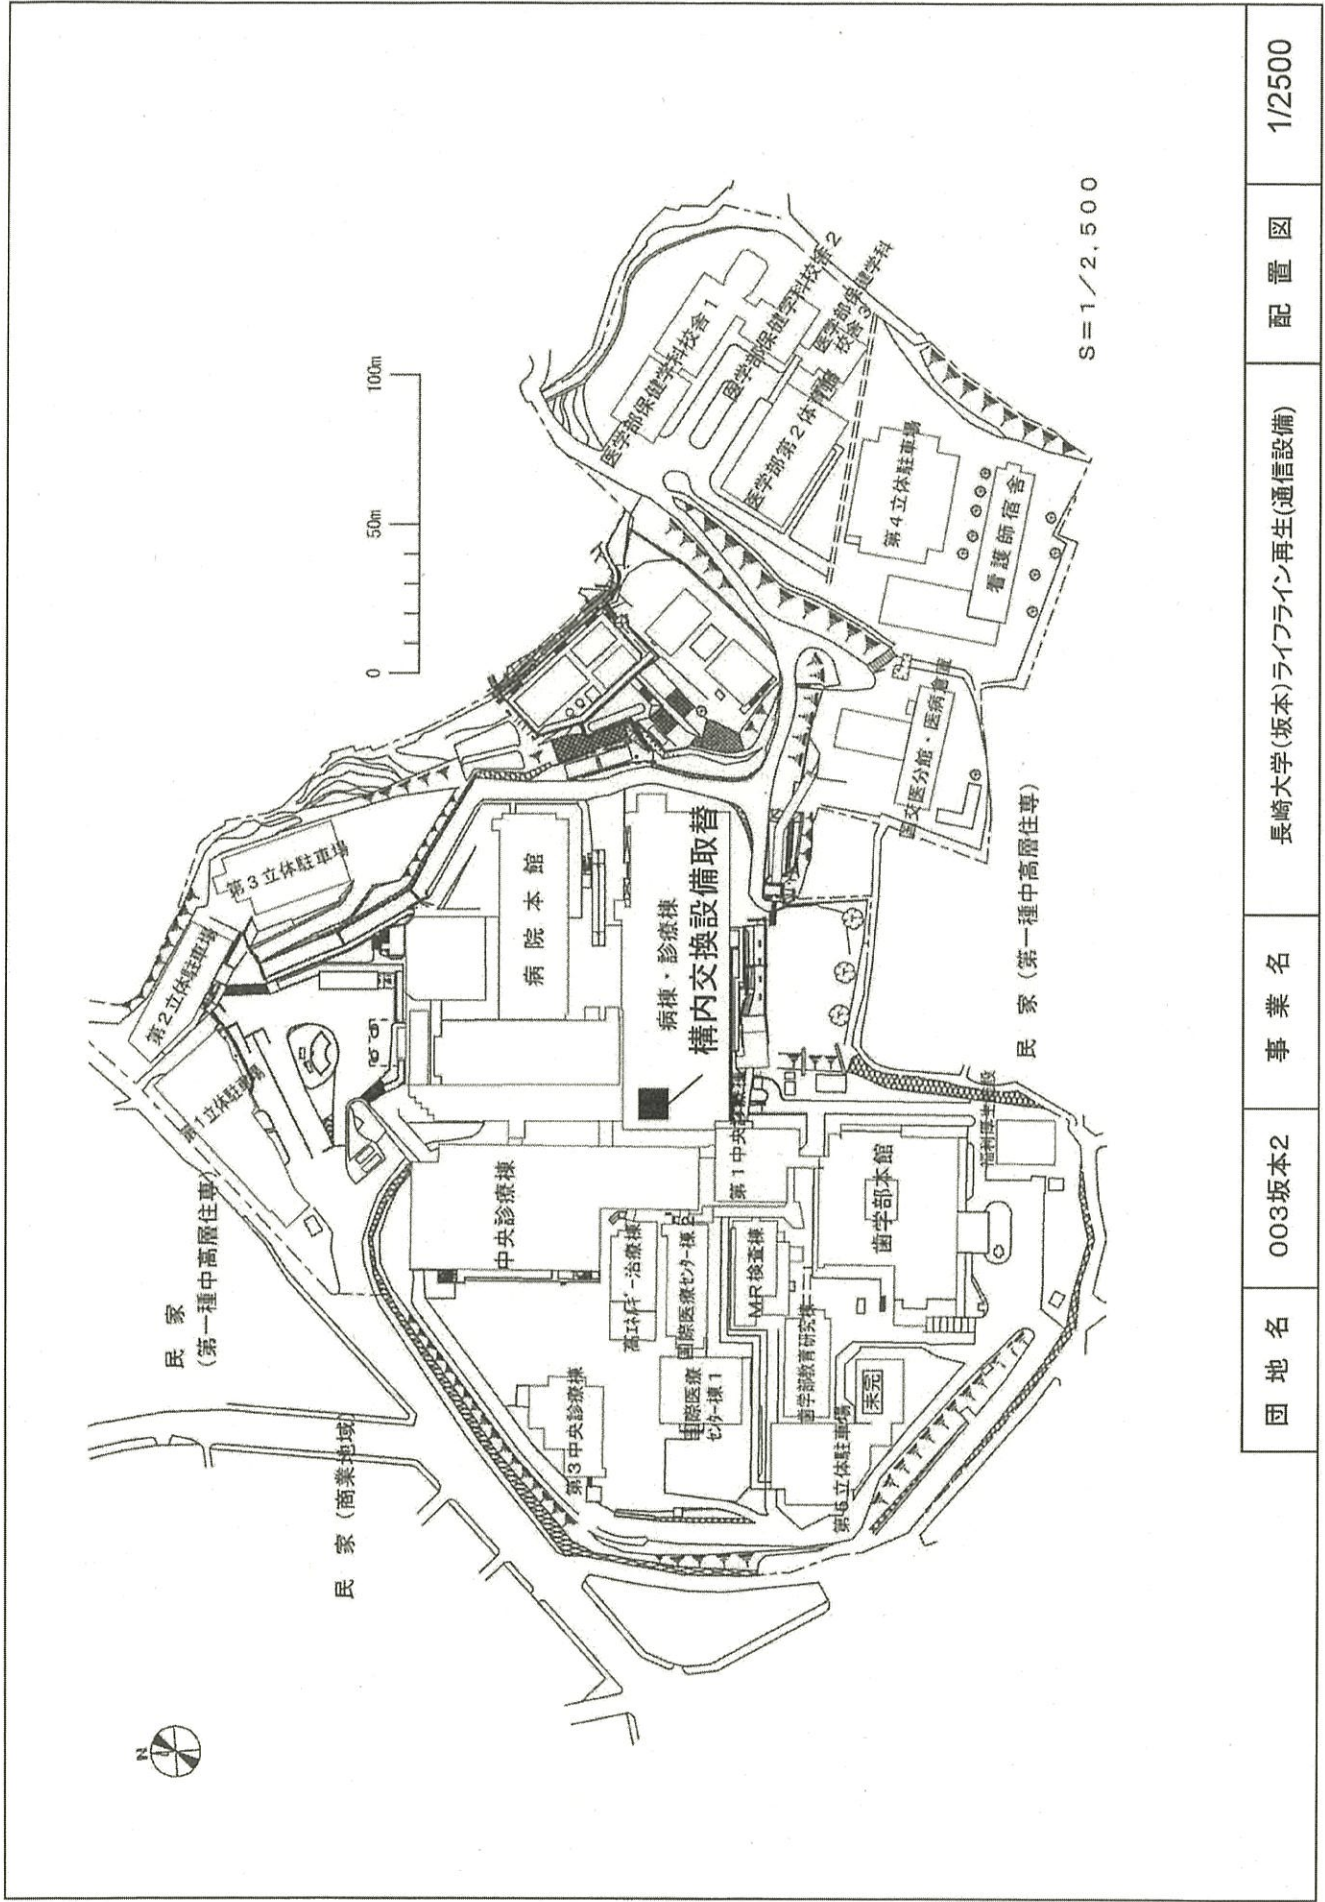

1/2500

配置図


長崎大学(坂本)ライフライン再生(通信設備)

事業名


003坂本2

団地名

ナースコール設備更新

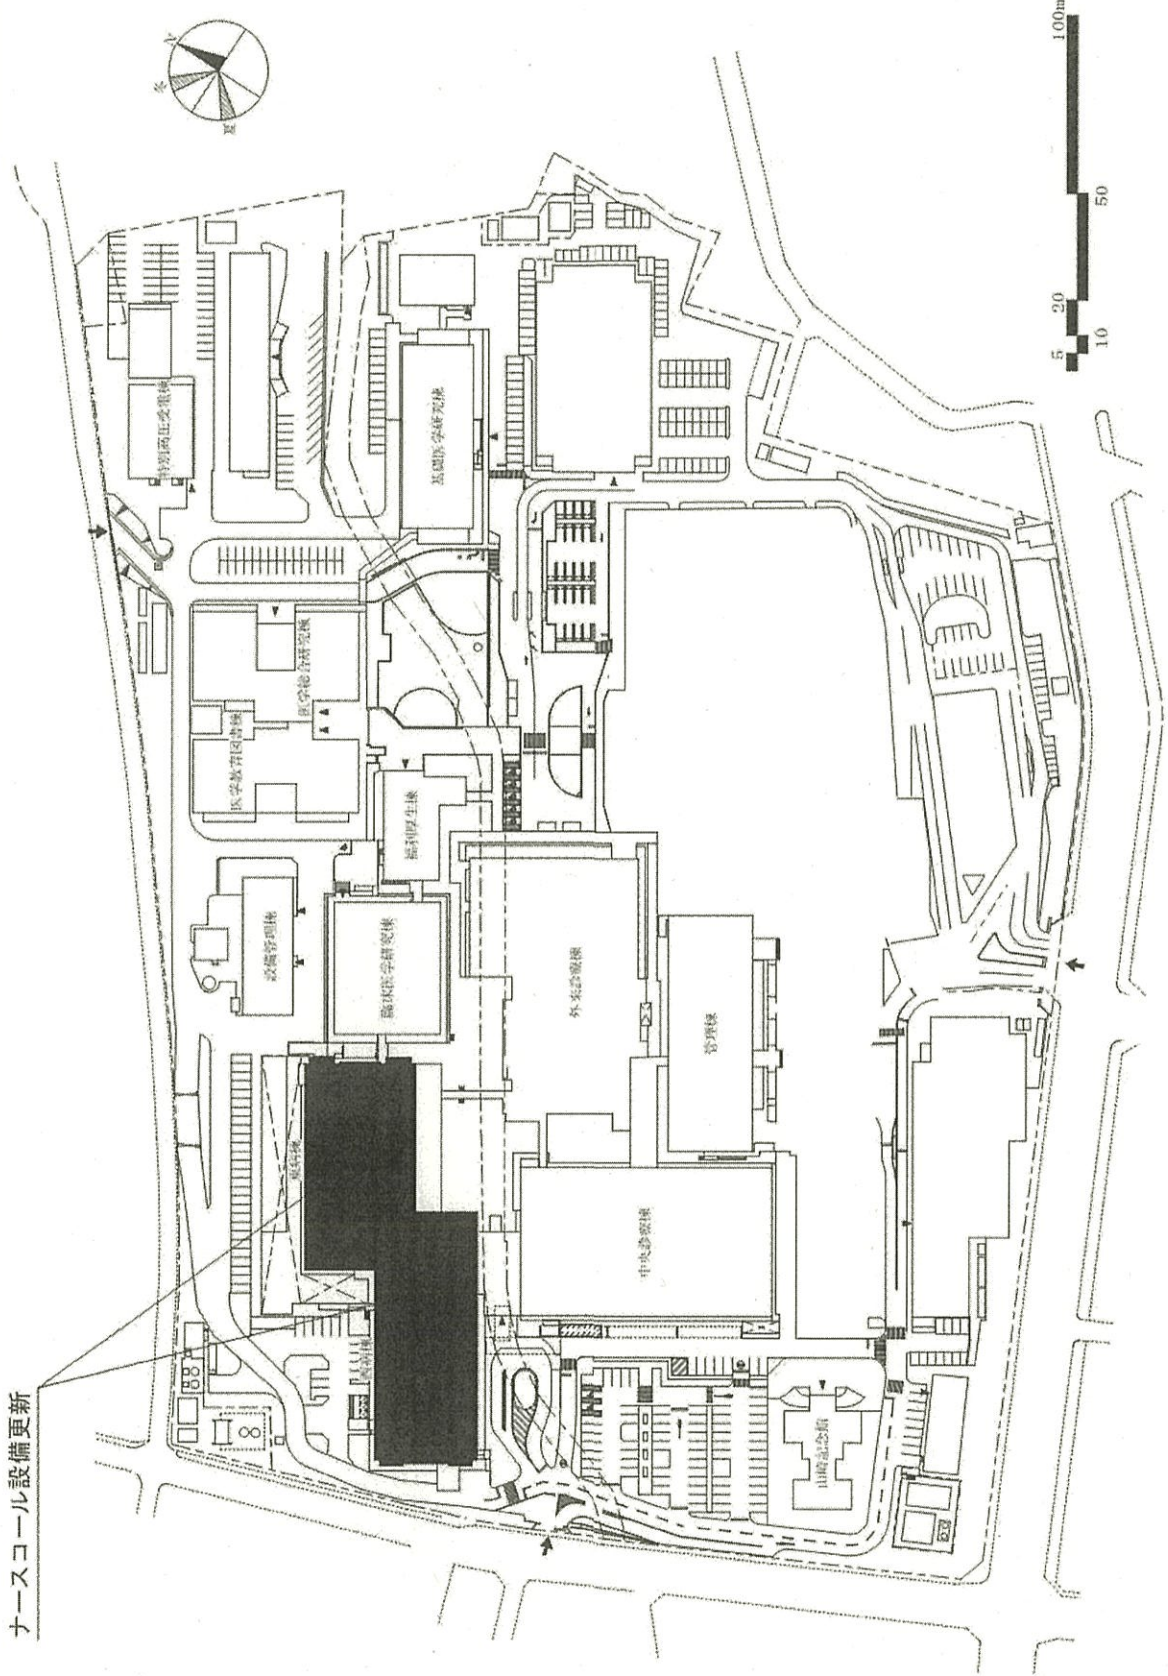


事業名	熊本大学(医病)ライフライン再生(ナースコール設備)	配置図	1/2,000
-----	----------------------------	-----	---------

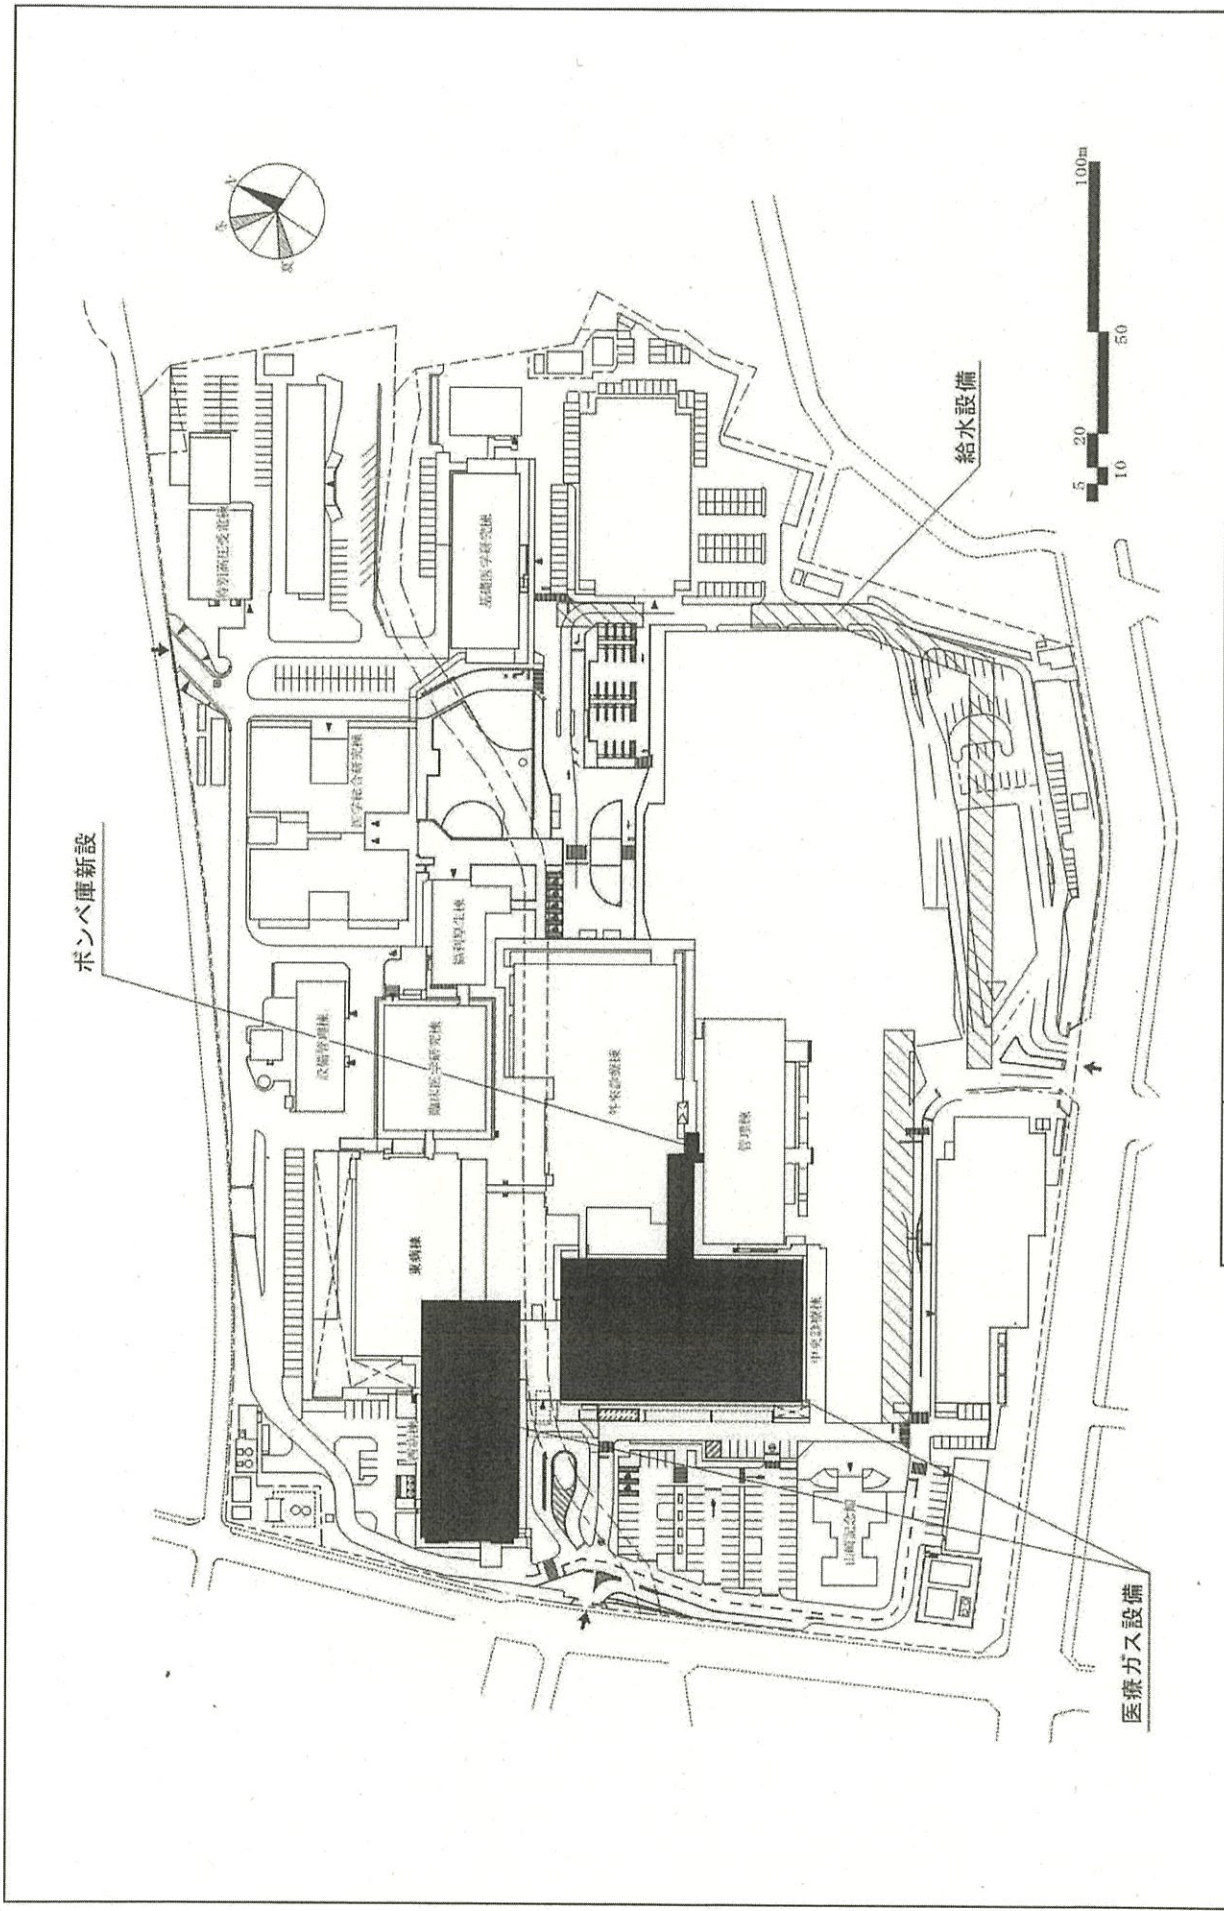

事業名	熊本大学(医病)基幹・環境整備(医療ガス設備等)	配置図	1/2,000
-----	--------------------------	-----	---------



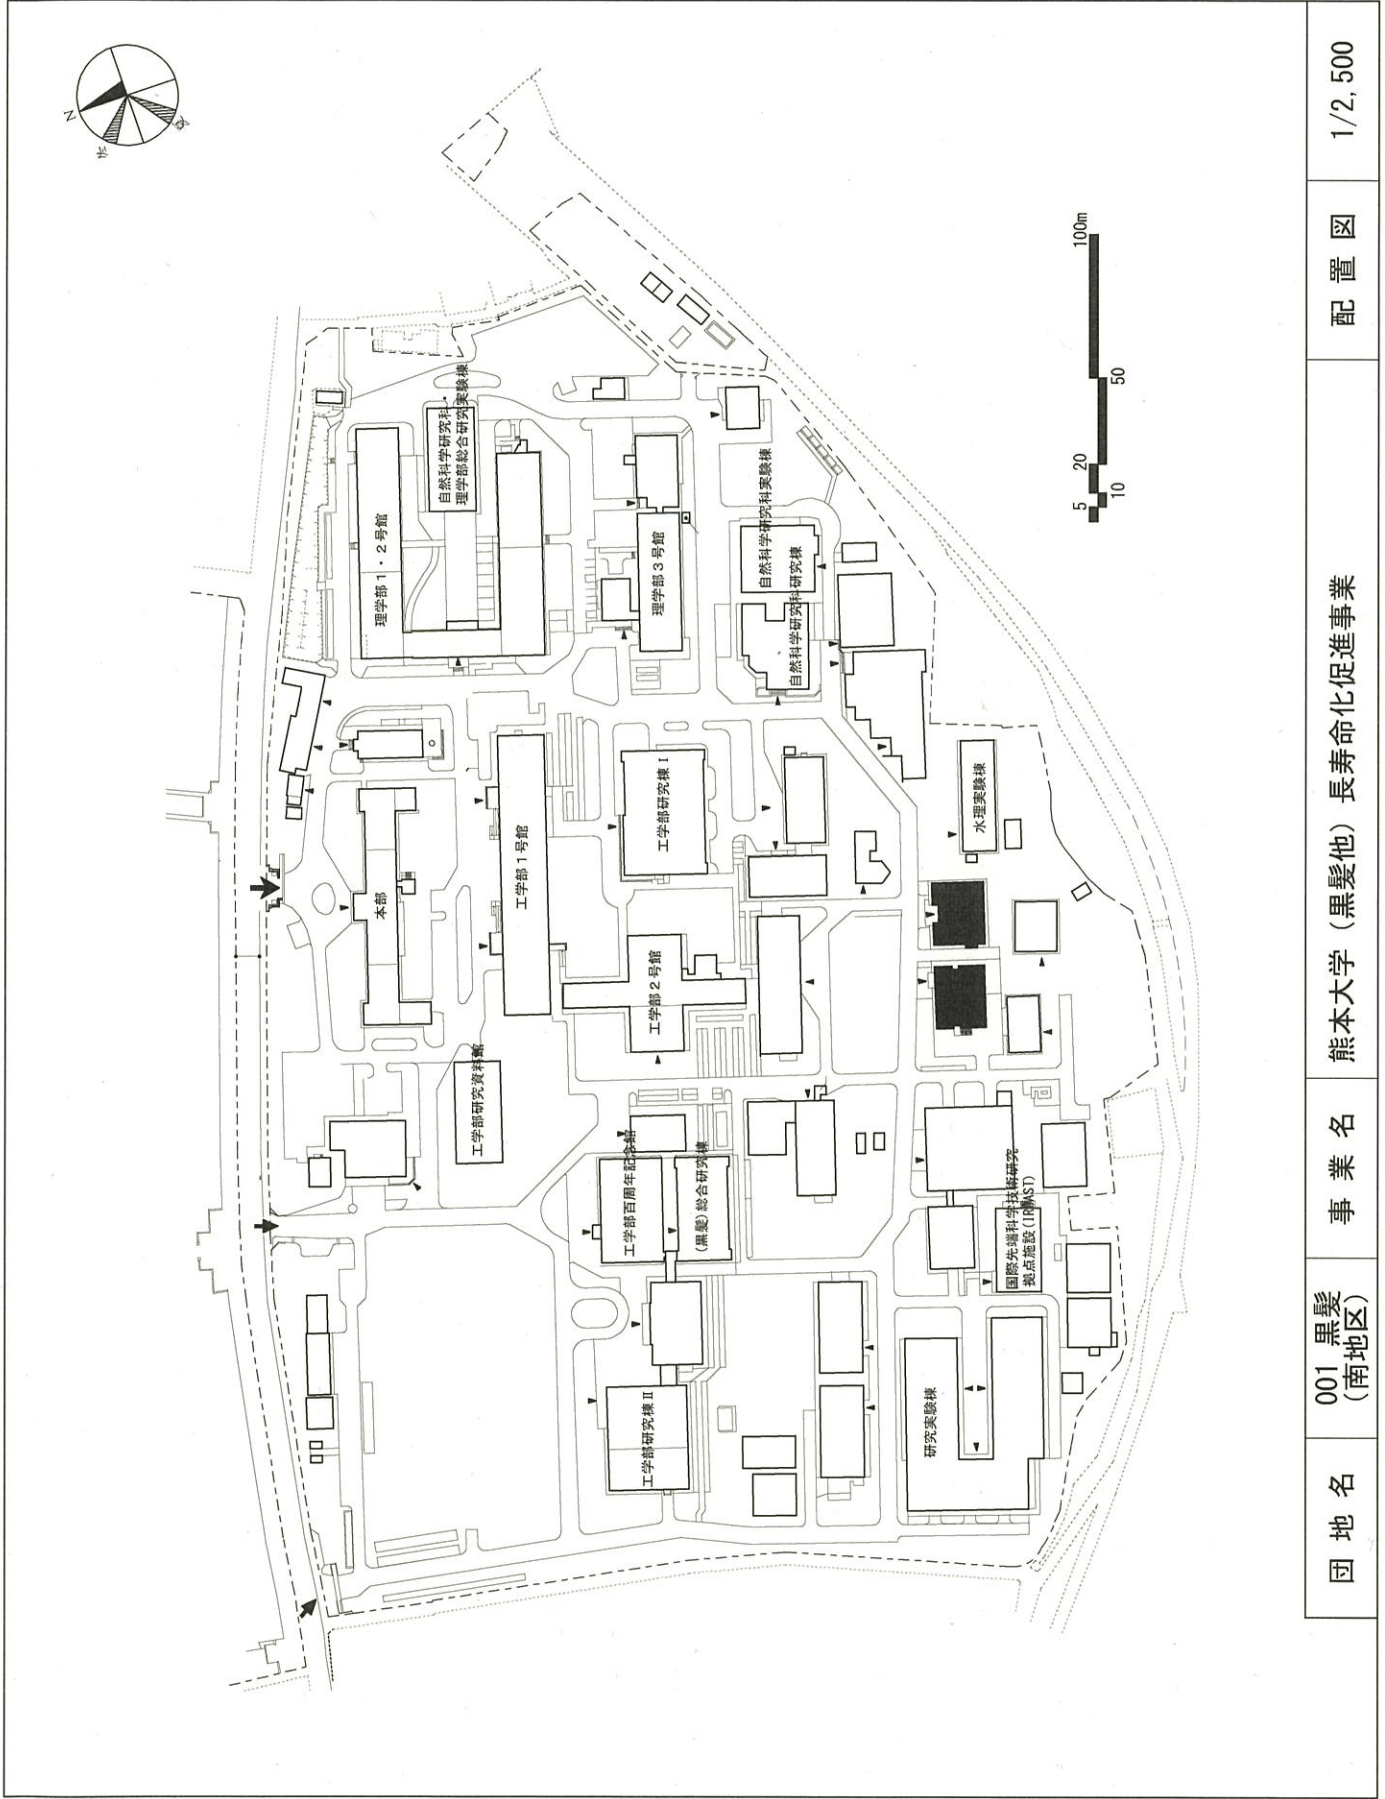

1/2,500


配置図

熊本大学 (黒髪他) 長寿命化促進事業


事業名

001 黒髪  
(南地区)

団地名

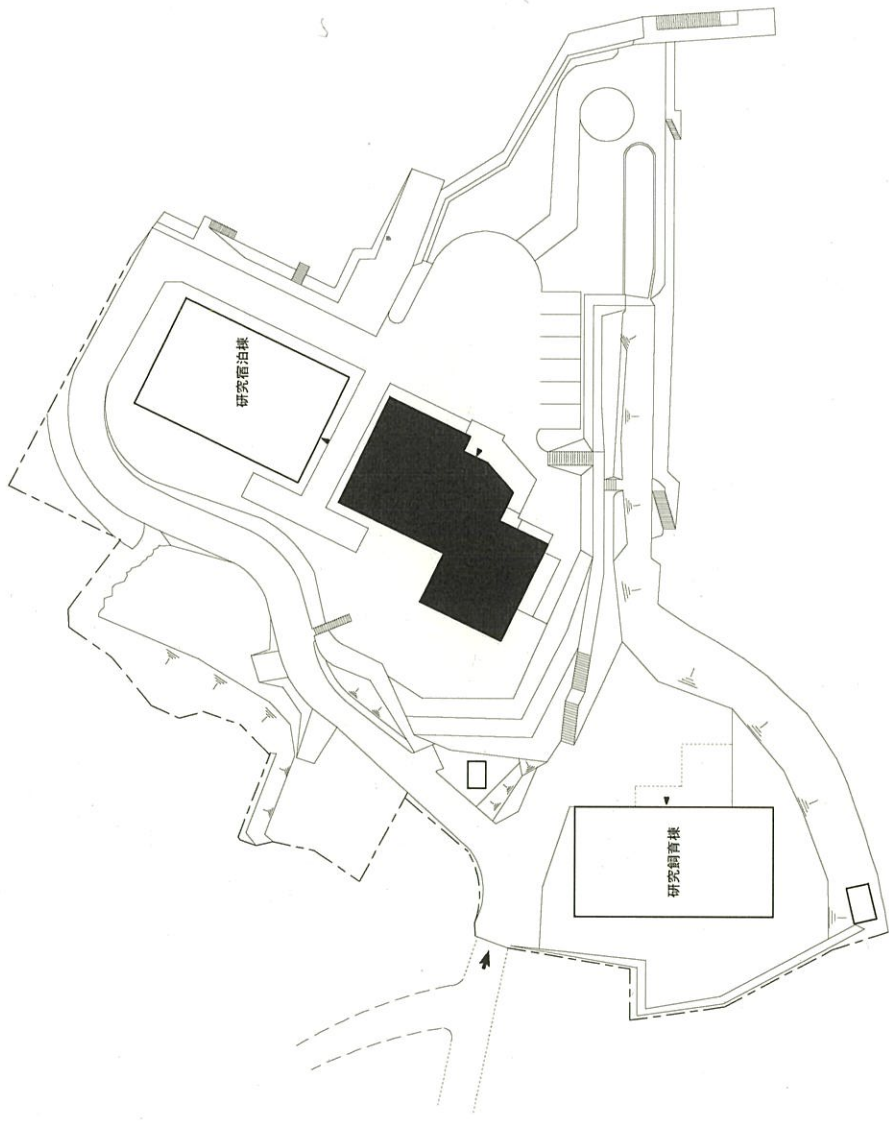

団地名	010 松島町	事業名	熊本大学 (黒髪他) 長寿命化促進事業	配置図	1/800
-----	---------	-----	---------------------	-----	-------

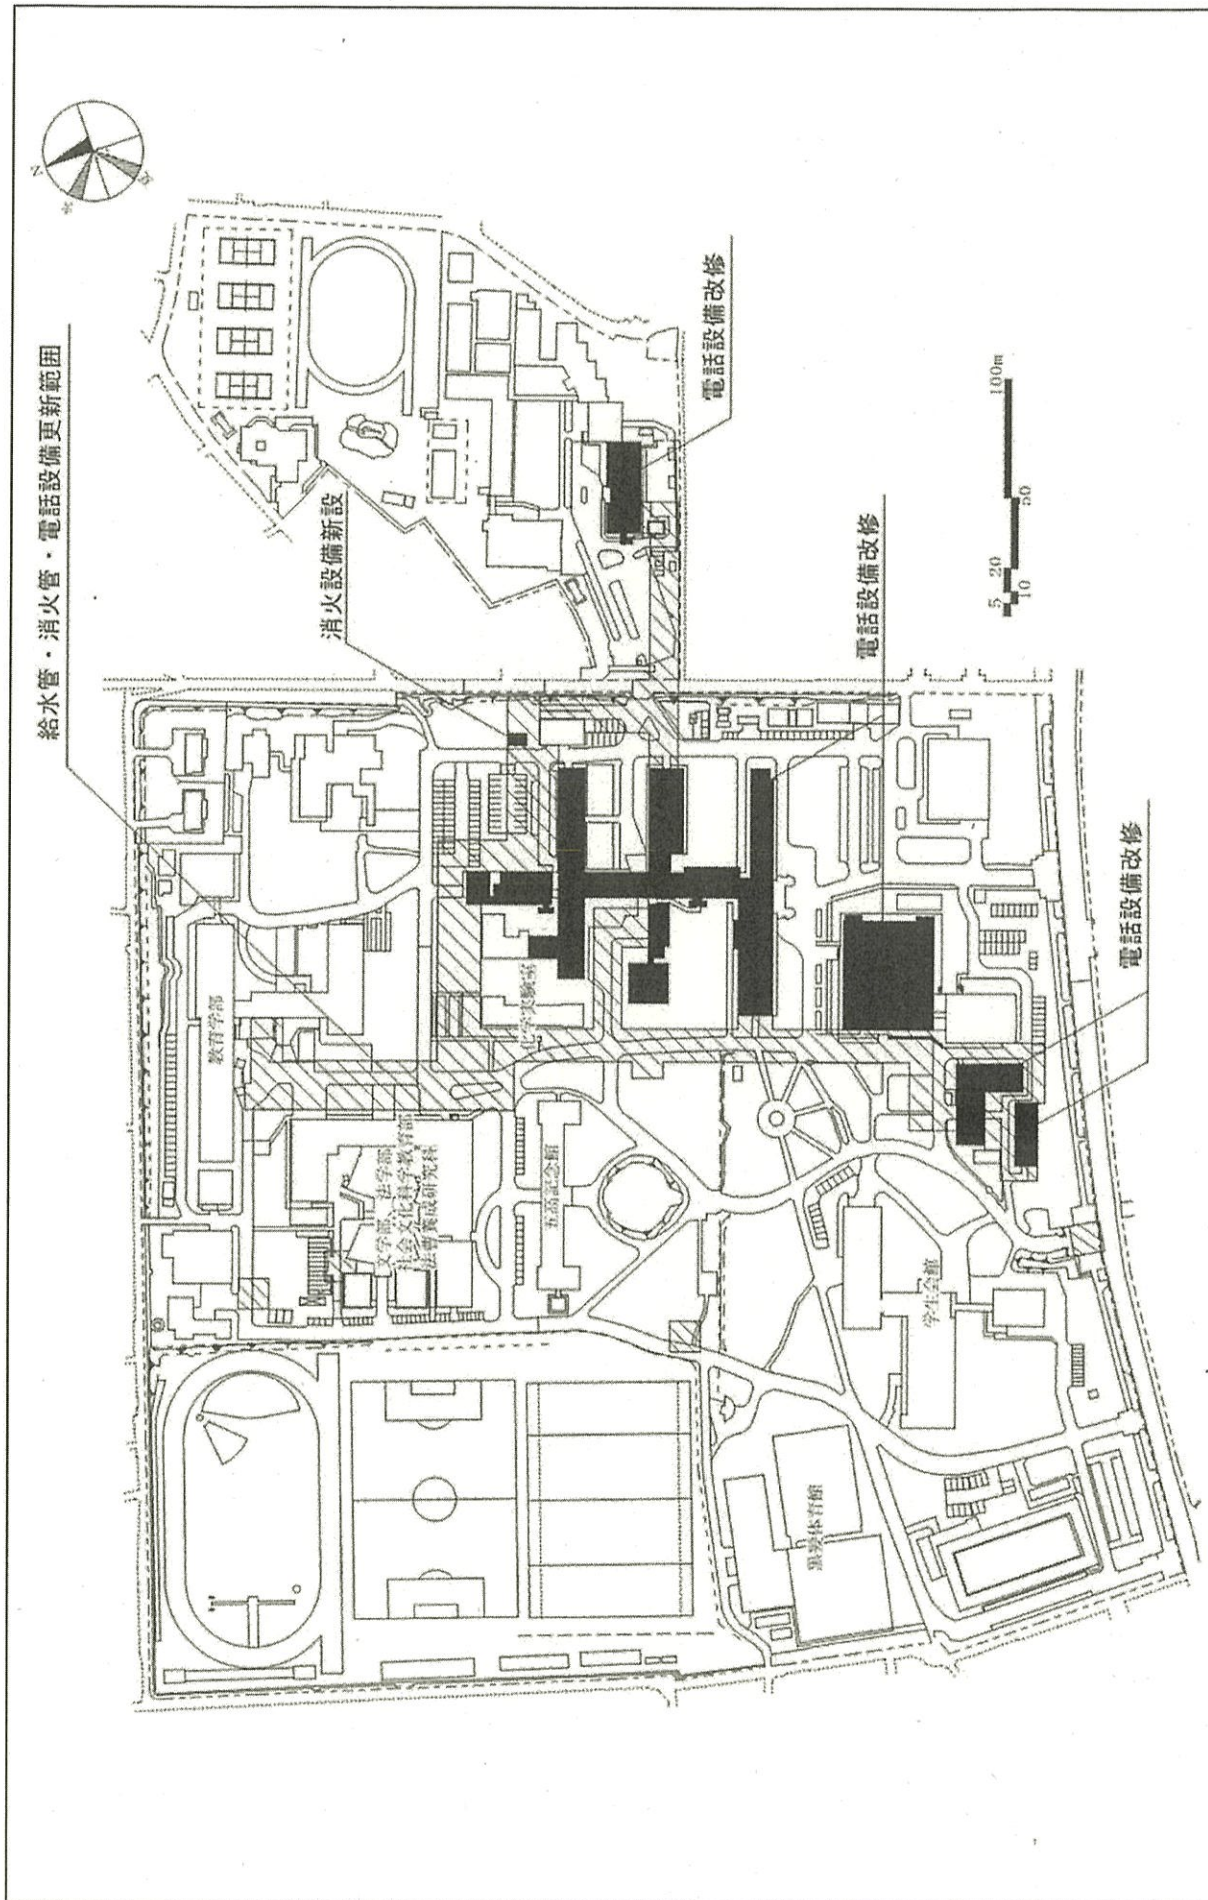


給水管・消火管・電話設備更新範囲

消防設備新設


電話設備改修

電話設備改修

 
電話設備改修




事業名	熊本大学 (黒髪) ライフライン再生 (給排水設備)	平面図	1/3,000
-----	----------------------------	-----	---------

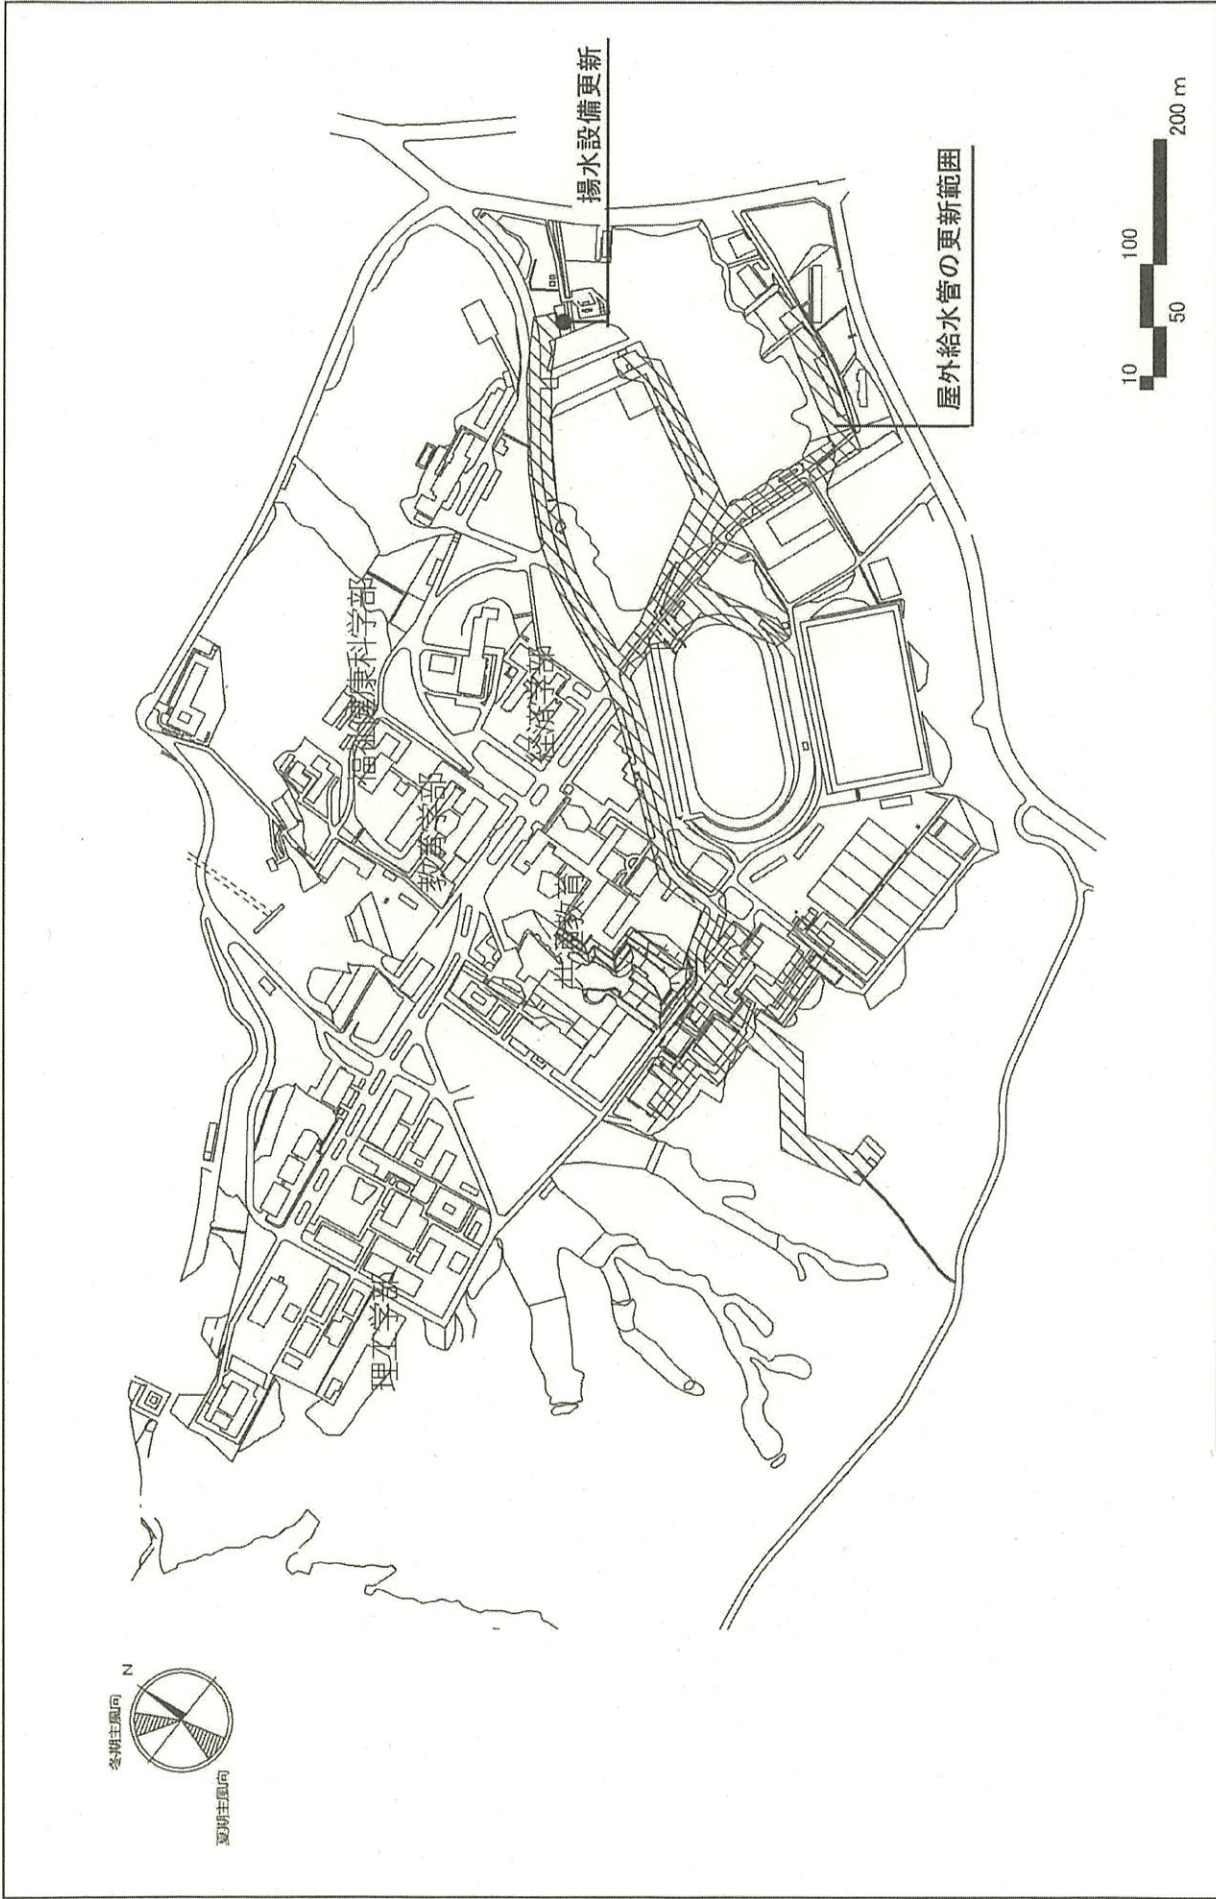


団地名	001 旦野原	事業名	大分大学(旦野原) ライフライン再生 (給排水設備)	配置図	1/6000
-----	---------	-----	----------------------------	-----	--------

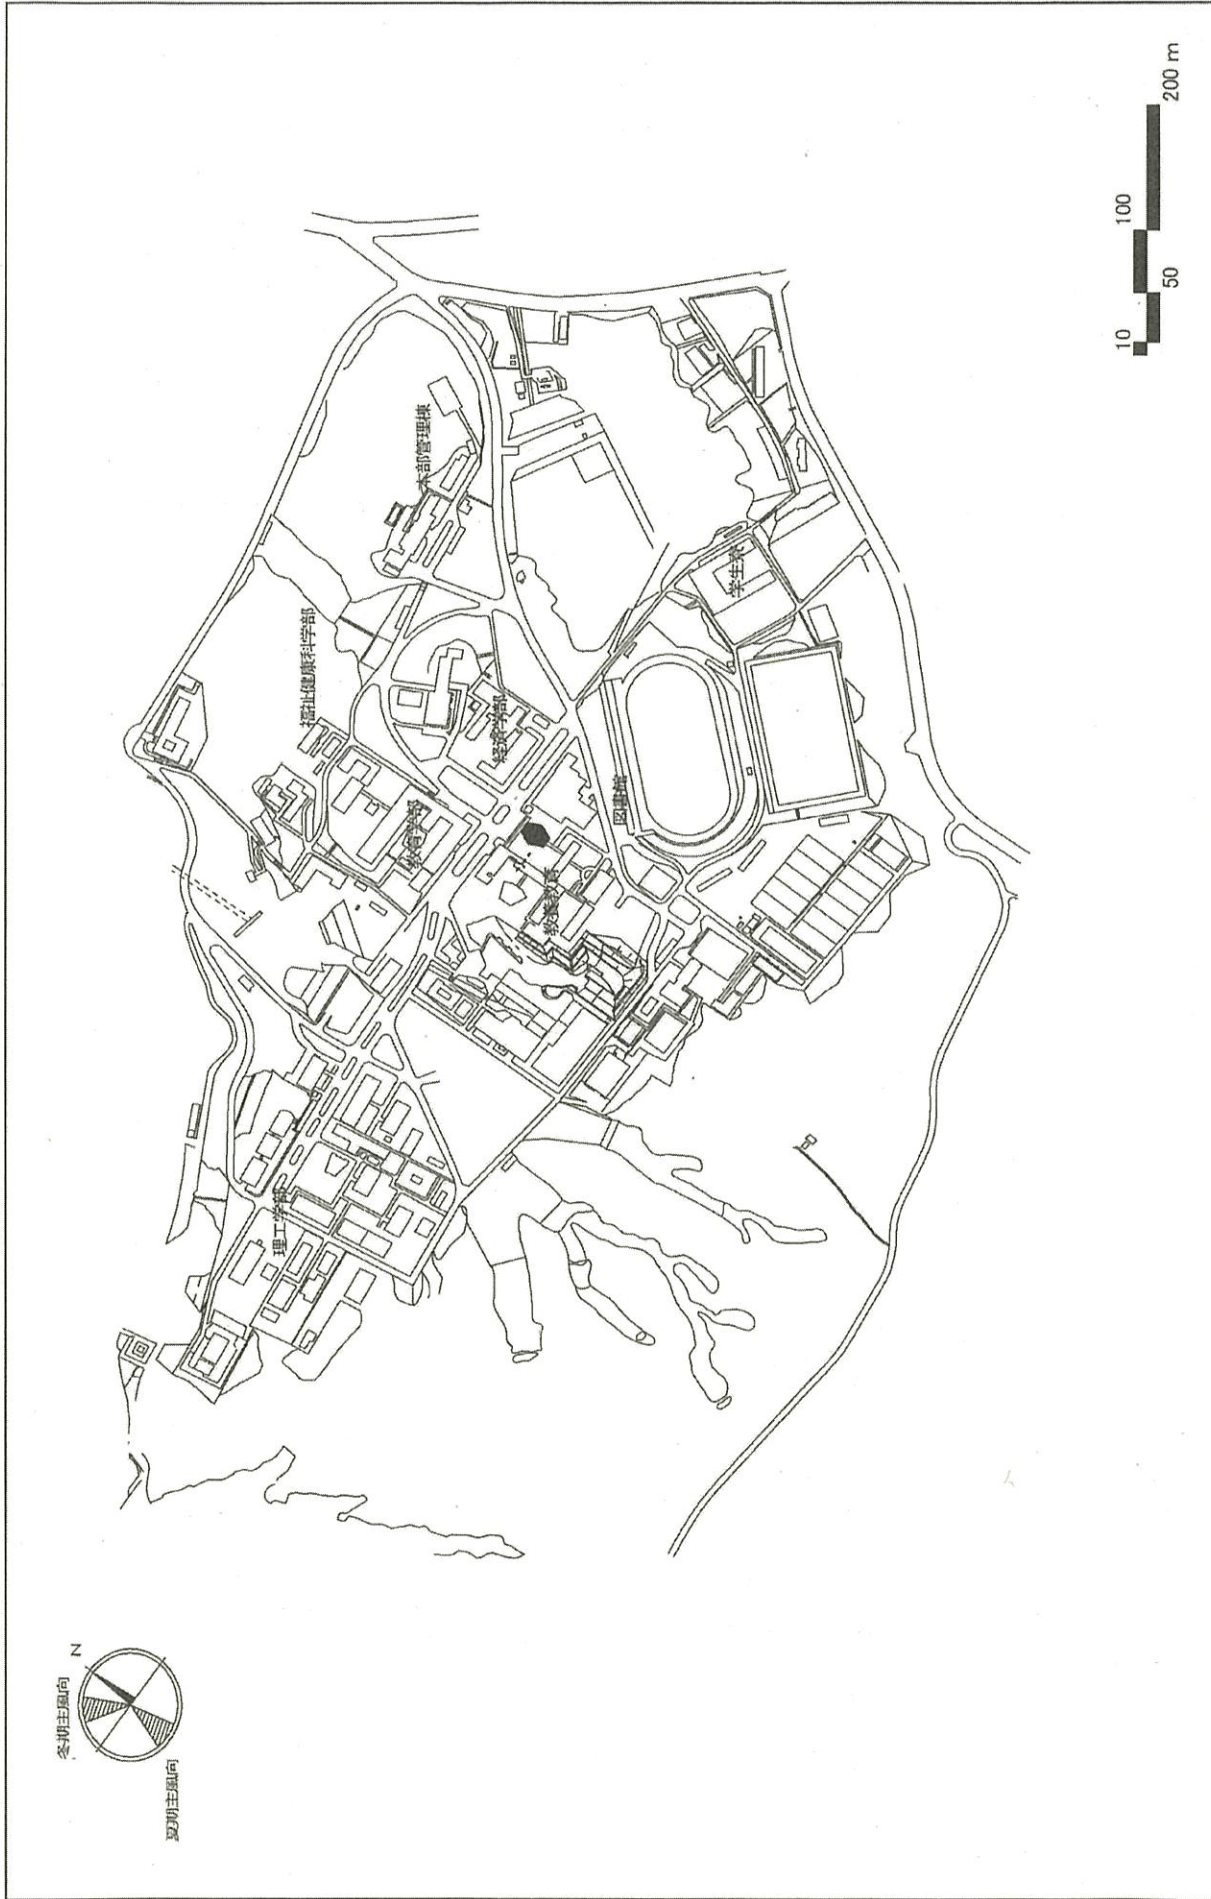

団地名	001 巨野原	事業名	大分大学(巨野原) 講義棟改修	配置図	1/6000
-----	---------	-----	-----------------	-----	--------

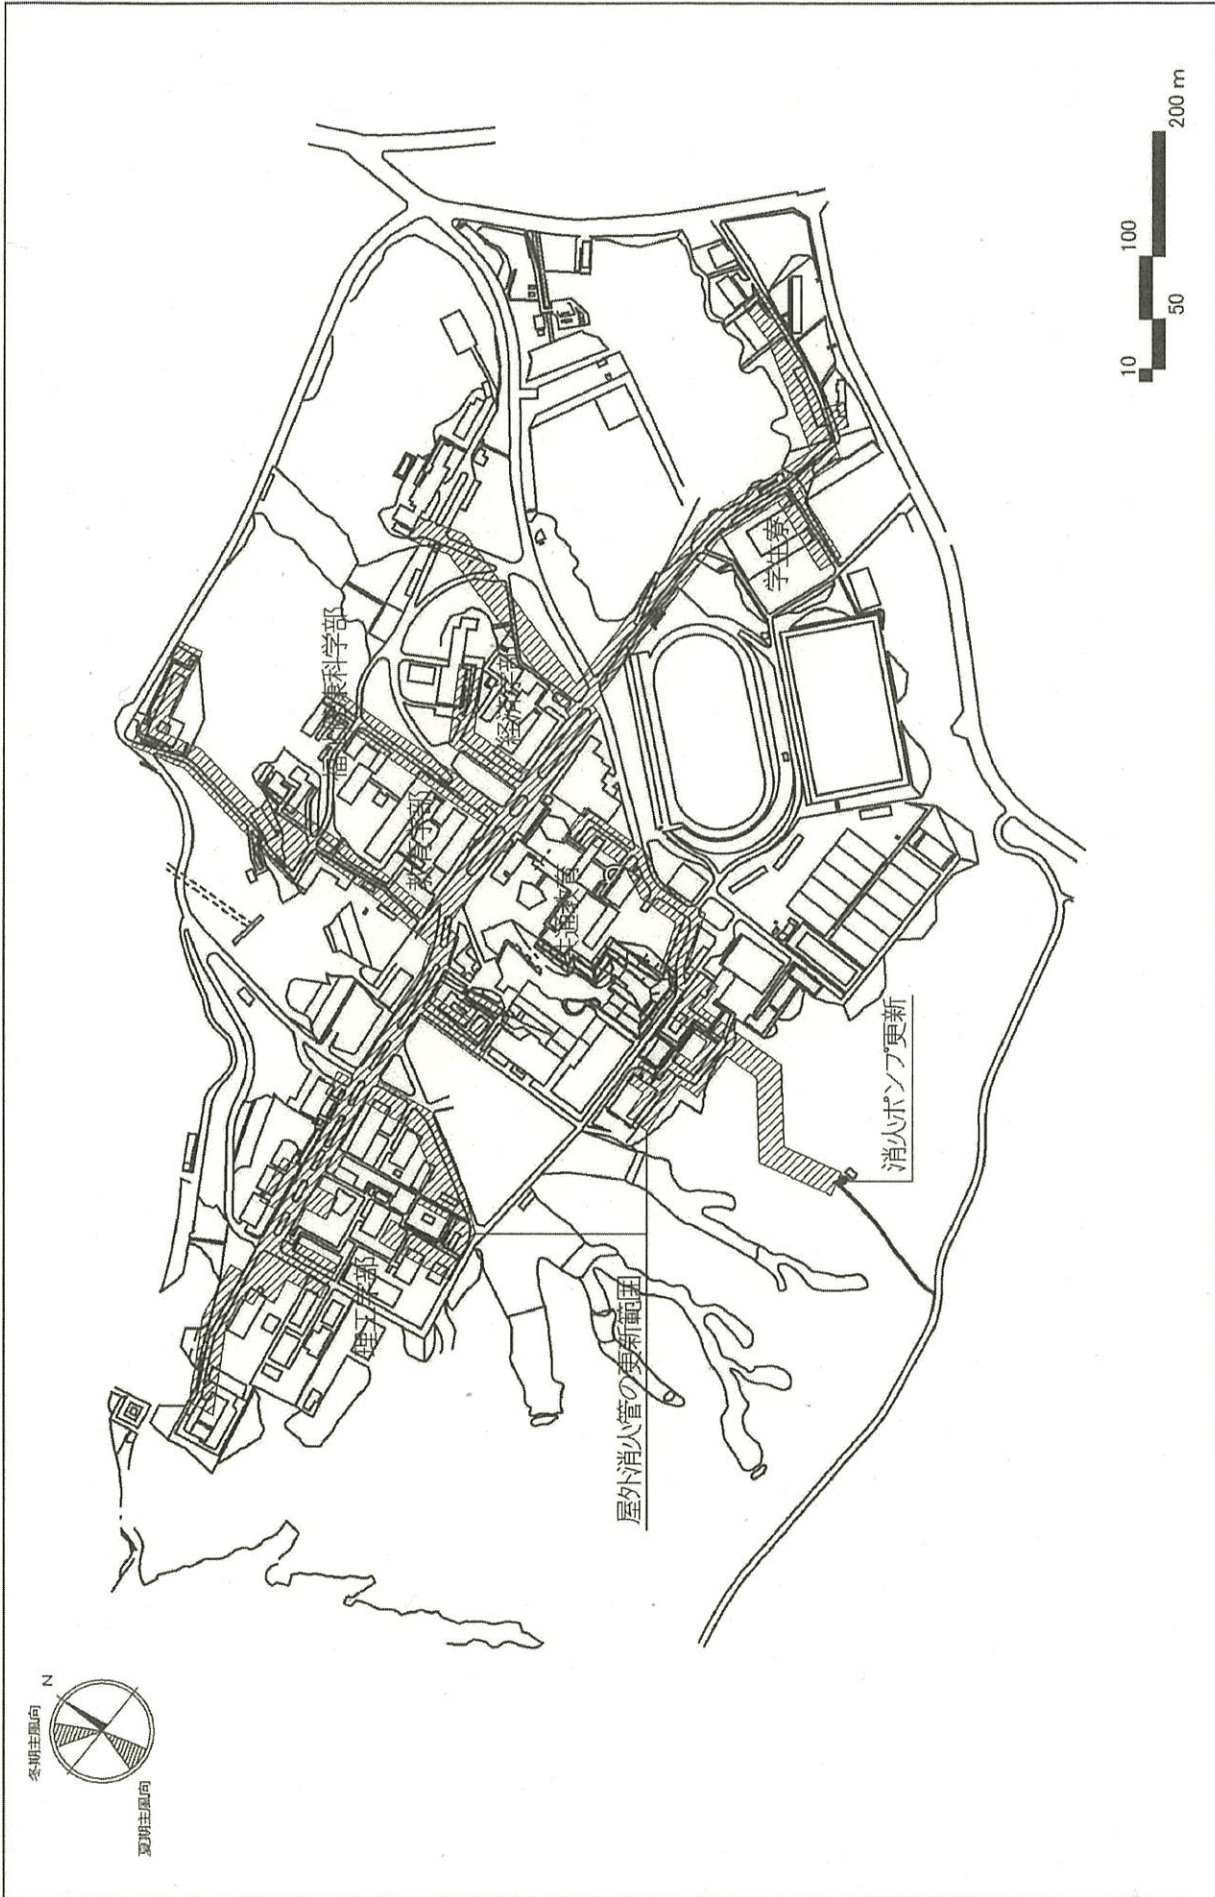

団地名	001 巨野原	事業名	大分大学(巨野原) ライフライン再生 (消火設備)	配置図	1/6000
-----	---------	-----	---------------------------	-----	--------

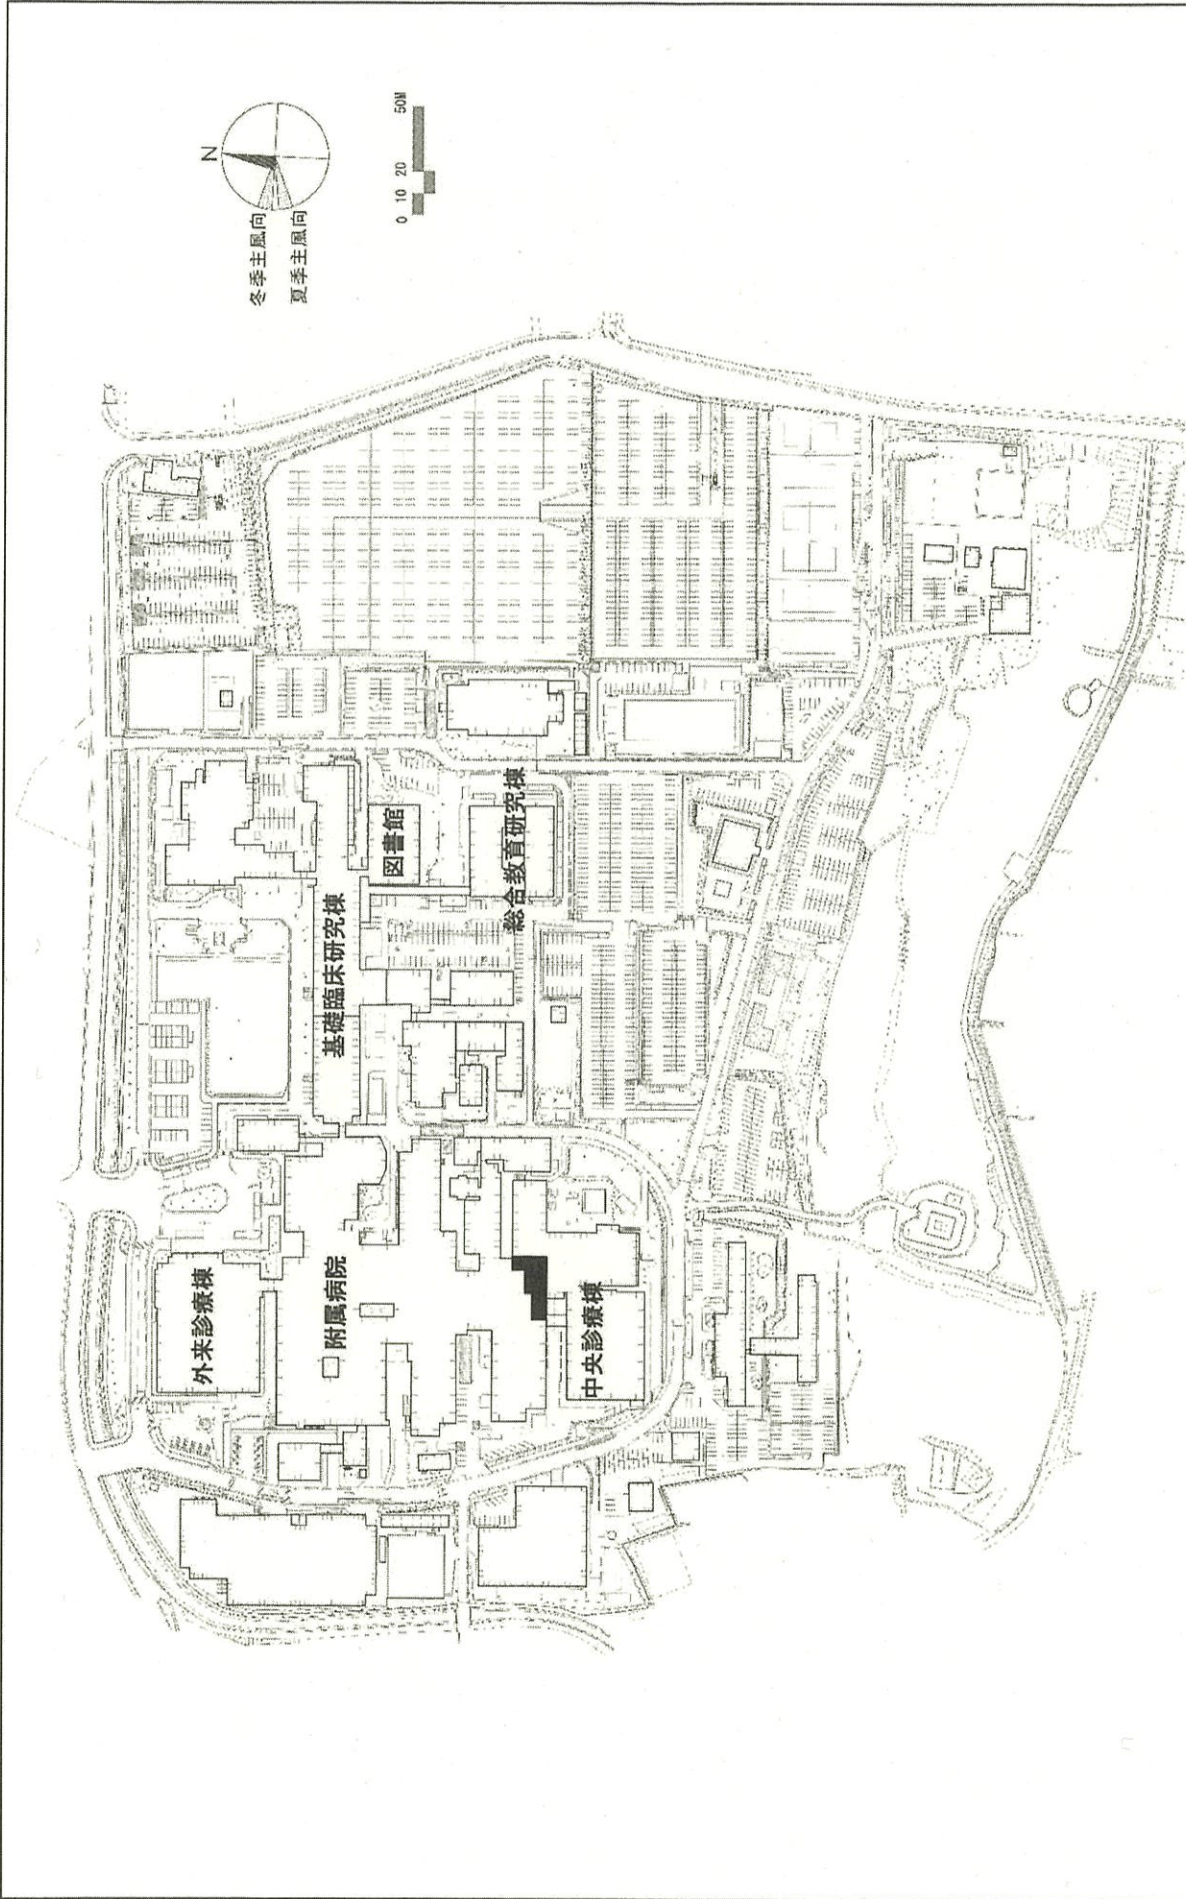


団地名 050清武1団地

事業名 宮崎大学(医病)中央診療棟改修  
(総合周産期母子医療センター)


配置図

1/3000

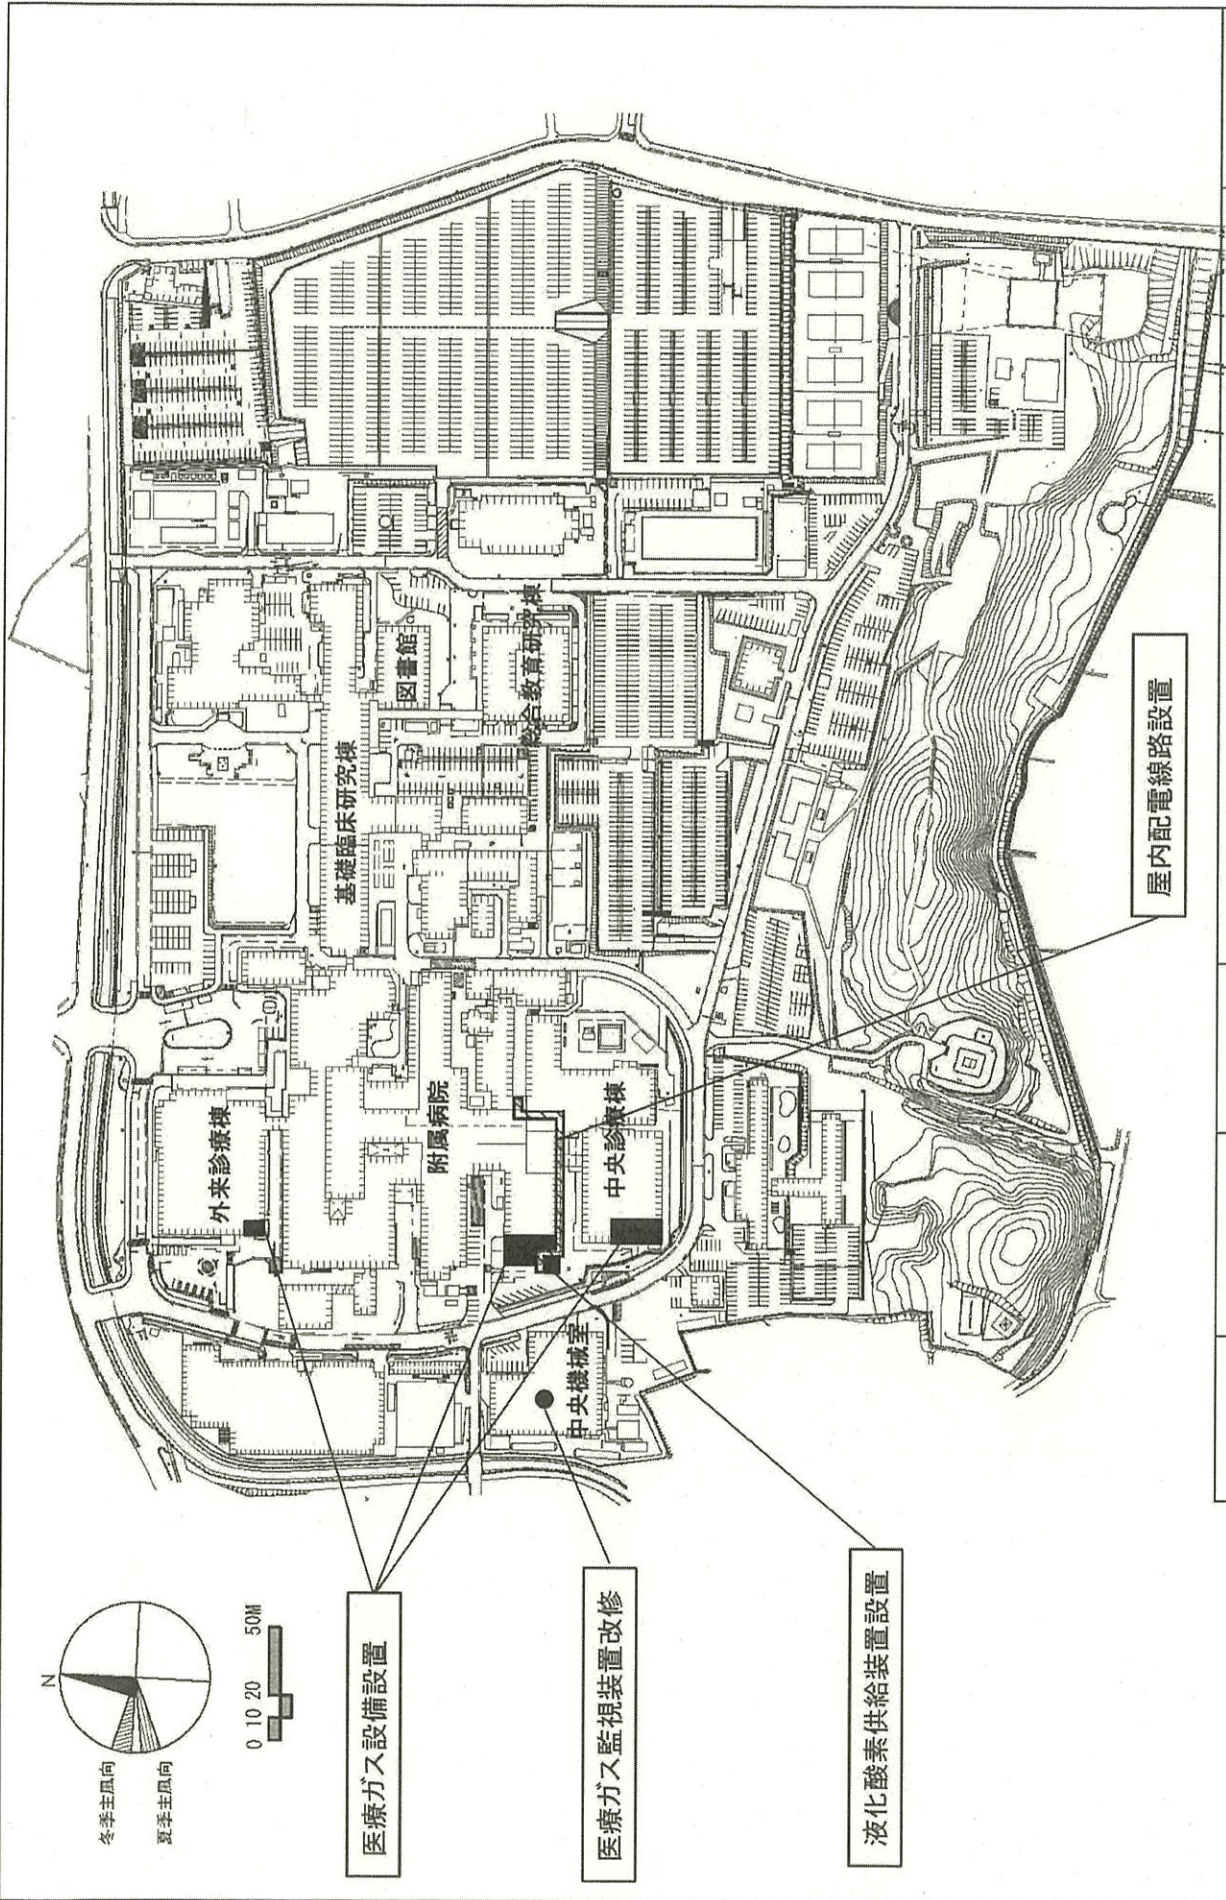

団地名	050 清武1団地	事業名	宮崎大学(医病)基幹・環境整備(医療ガス設備等)	配置図	1/3000
-----	-----------	-----	--------------------------	-----	--------



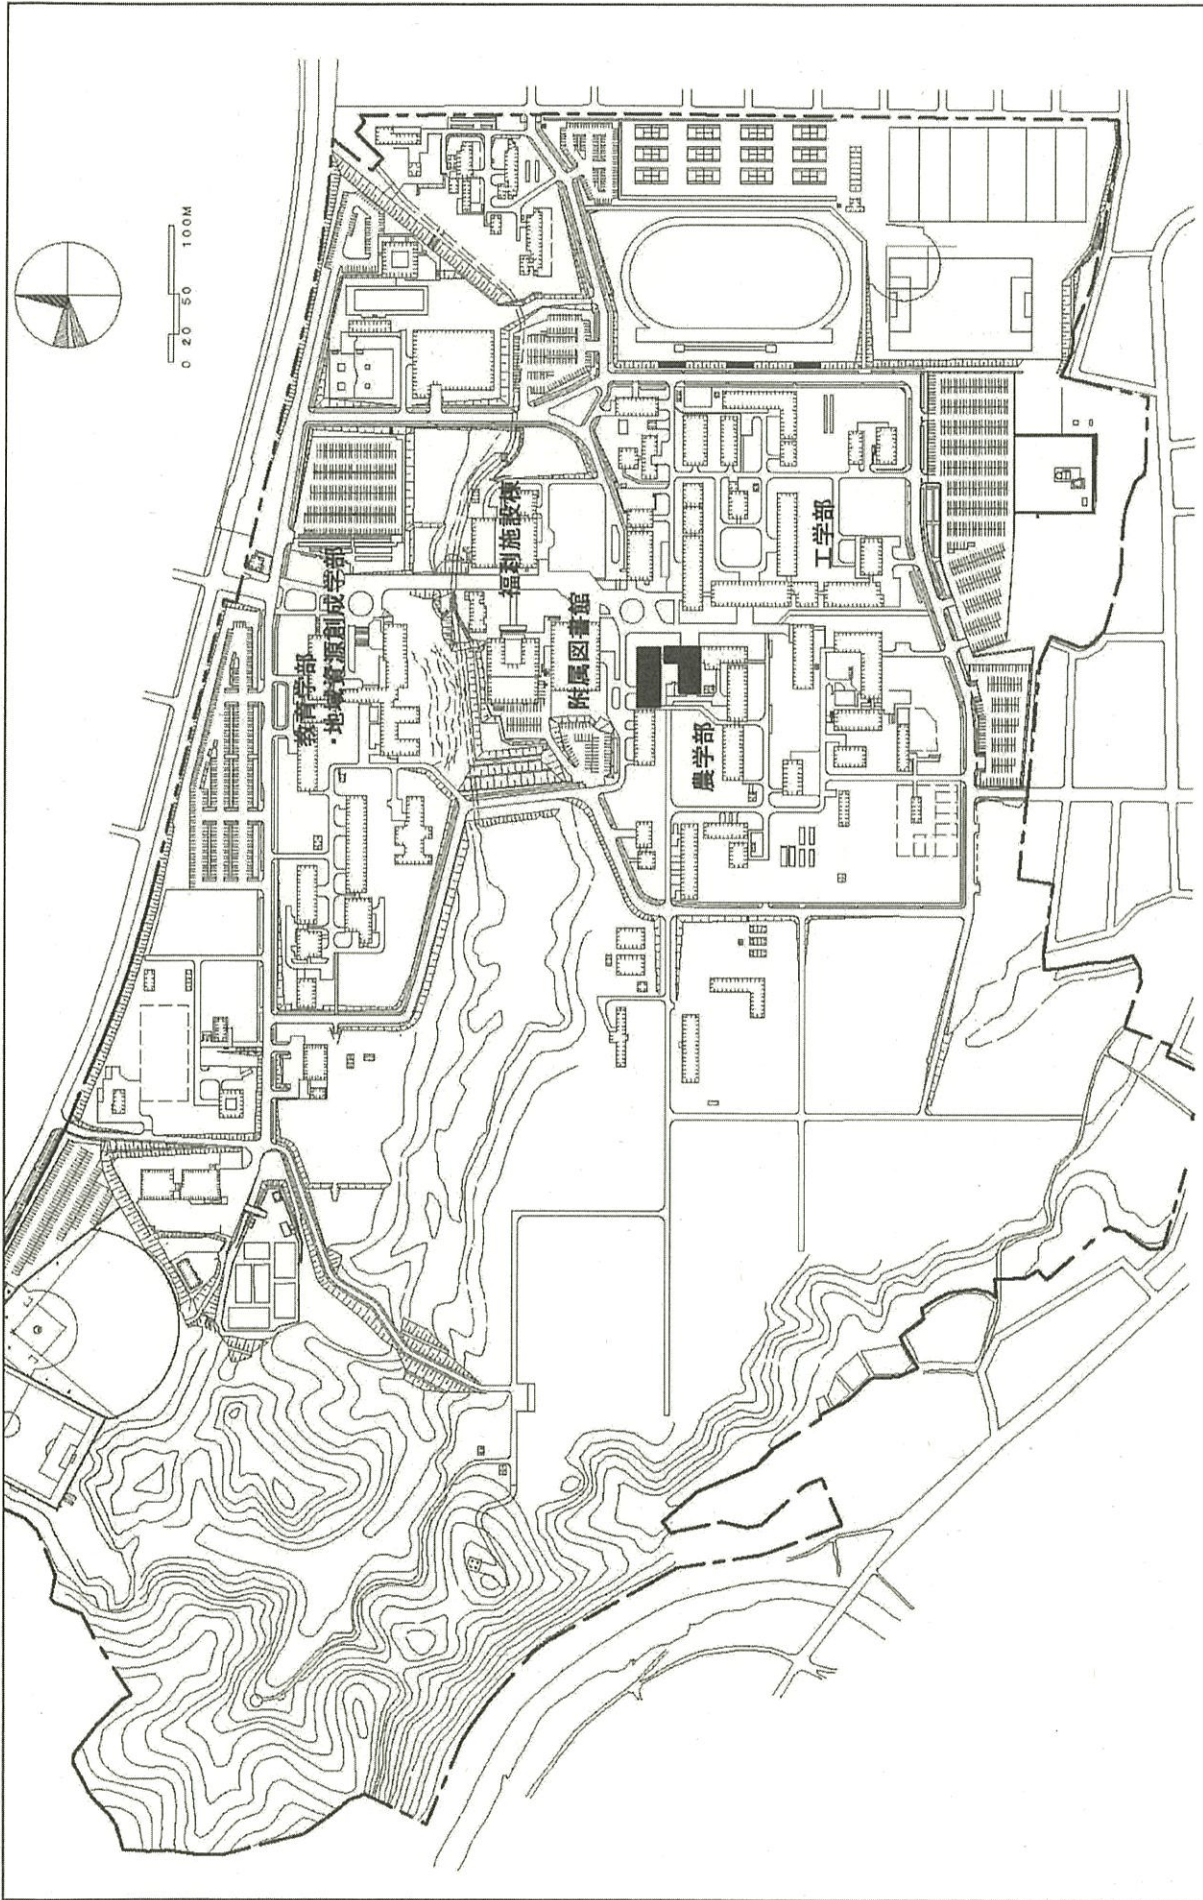

団地名 030 木花団地


事業名

宮崎大学(木花)総合研究棟改修Ⅱ(農学系)


配置図

1/4000




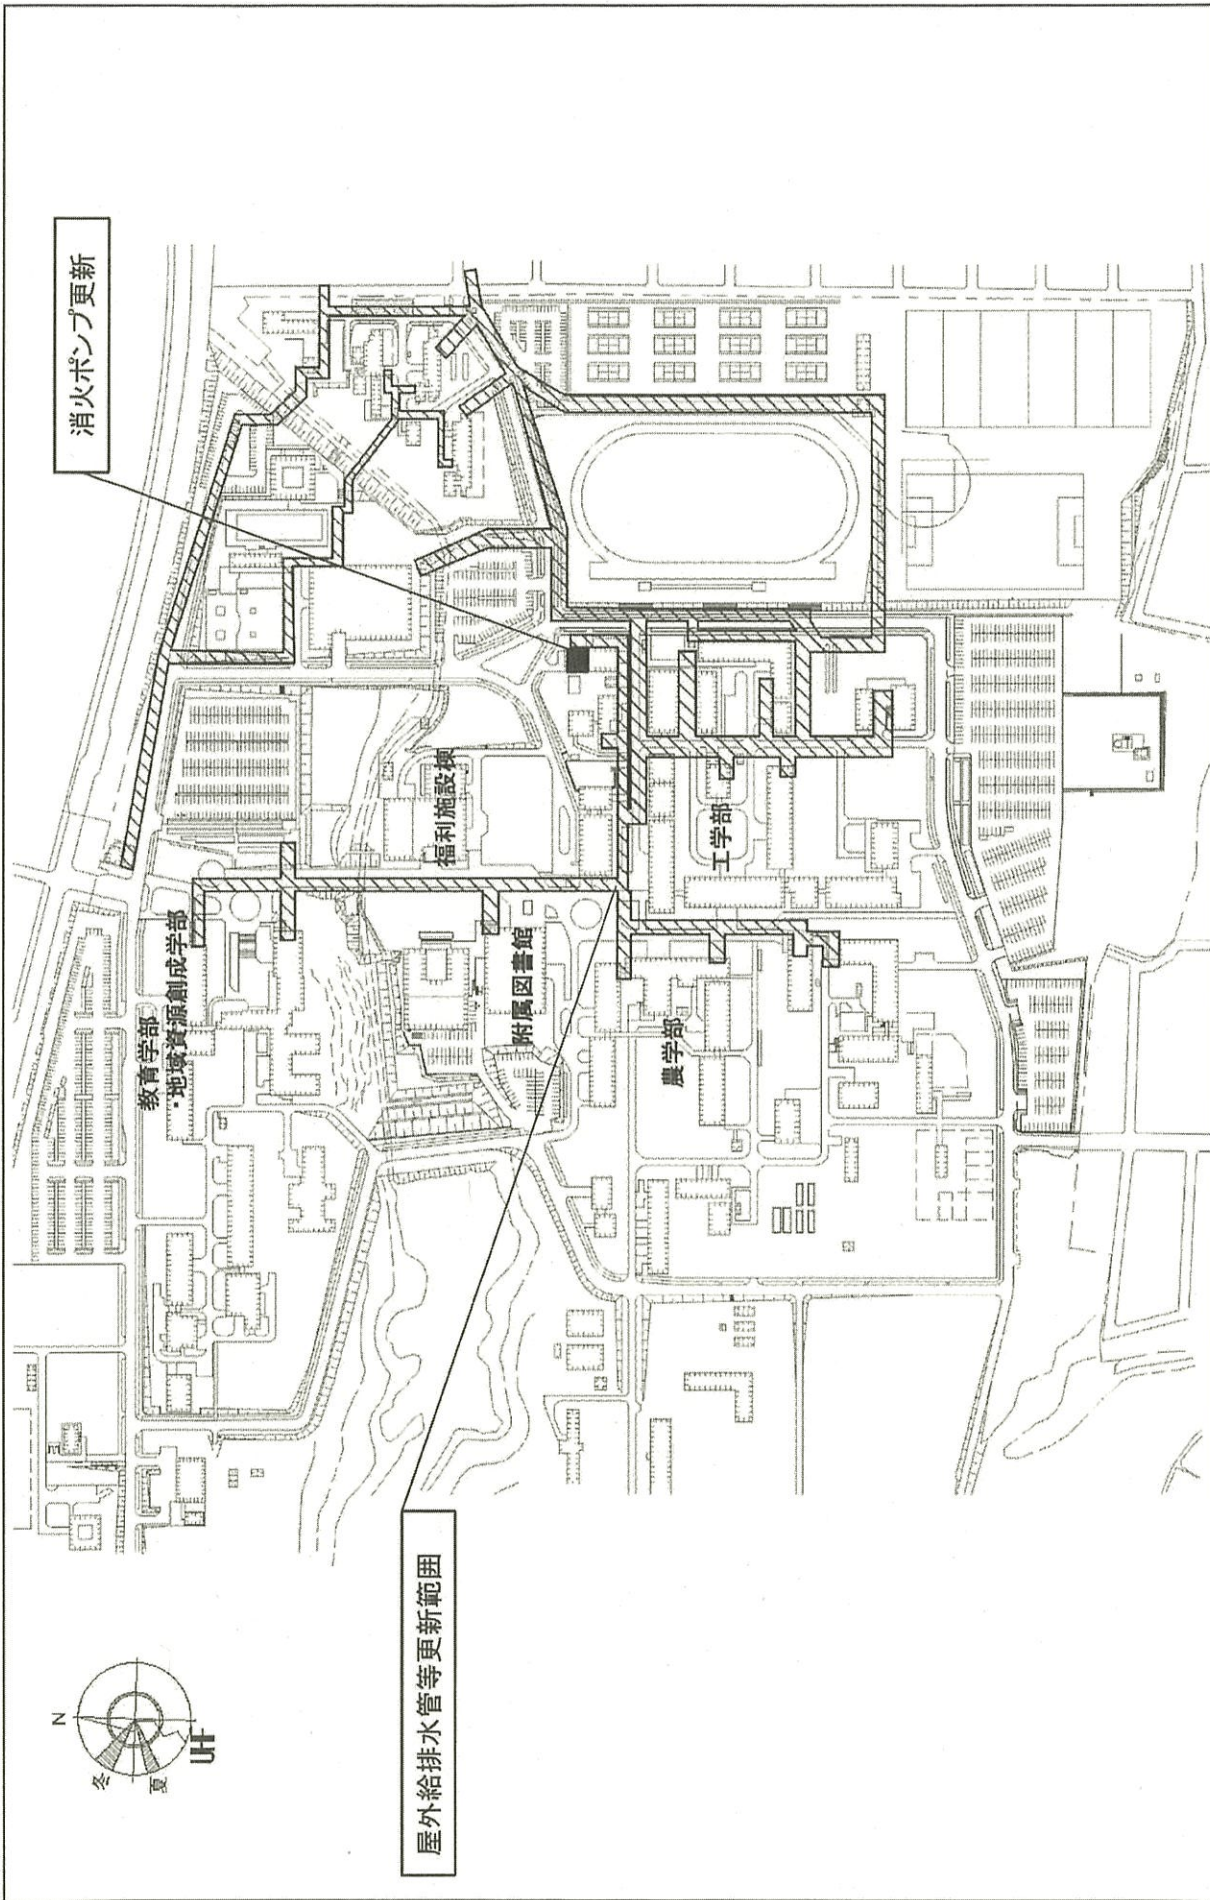


団地名	030 木花団地	事業名	宮崎大学(木花)ライフライン再生Ⅱ(給排水設備)	配置図	1/4000
-----	----------	-----	--------------------------	-----	--------

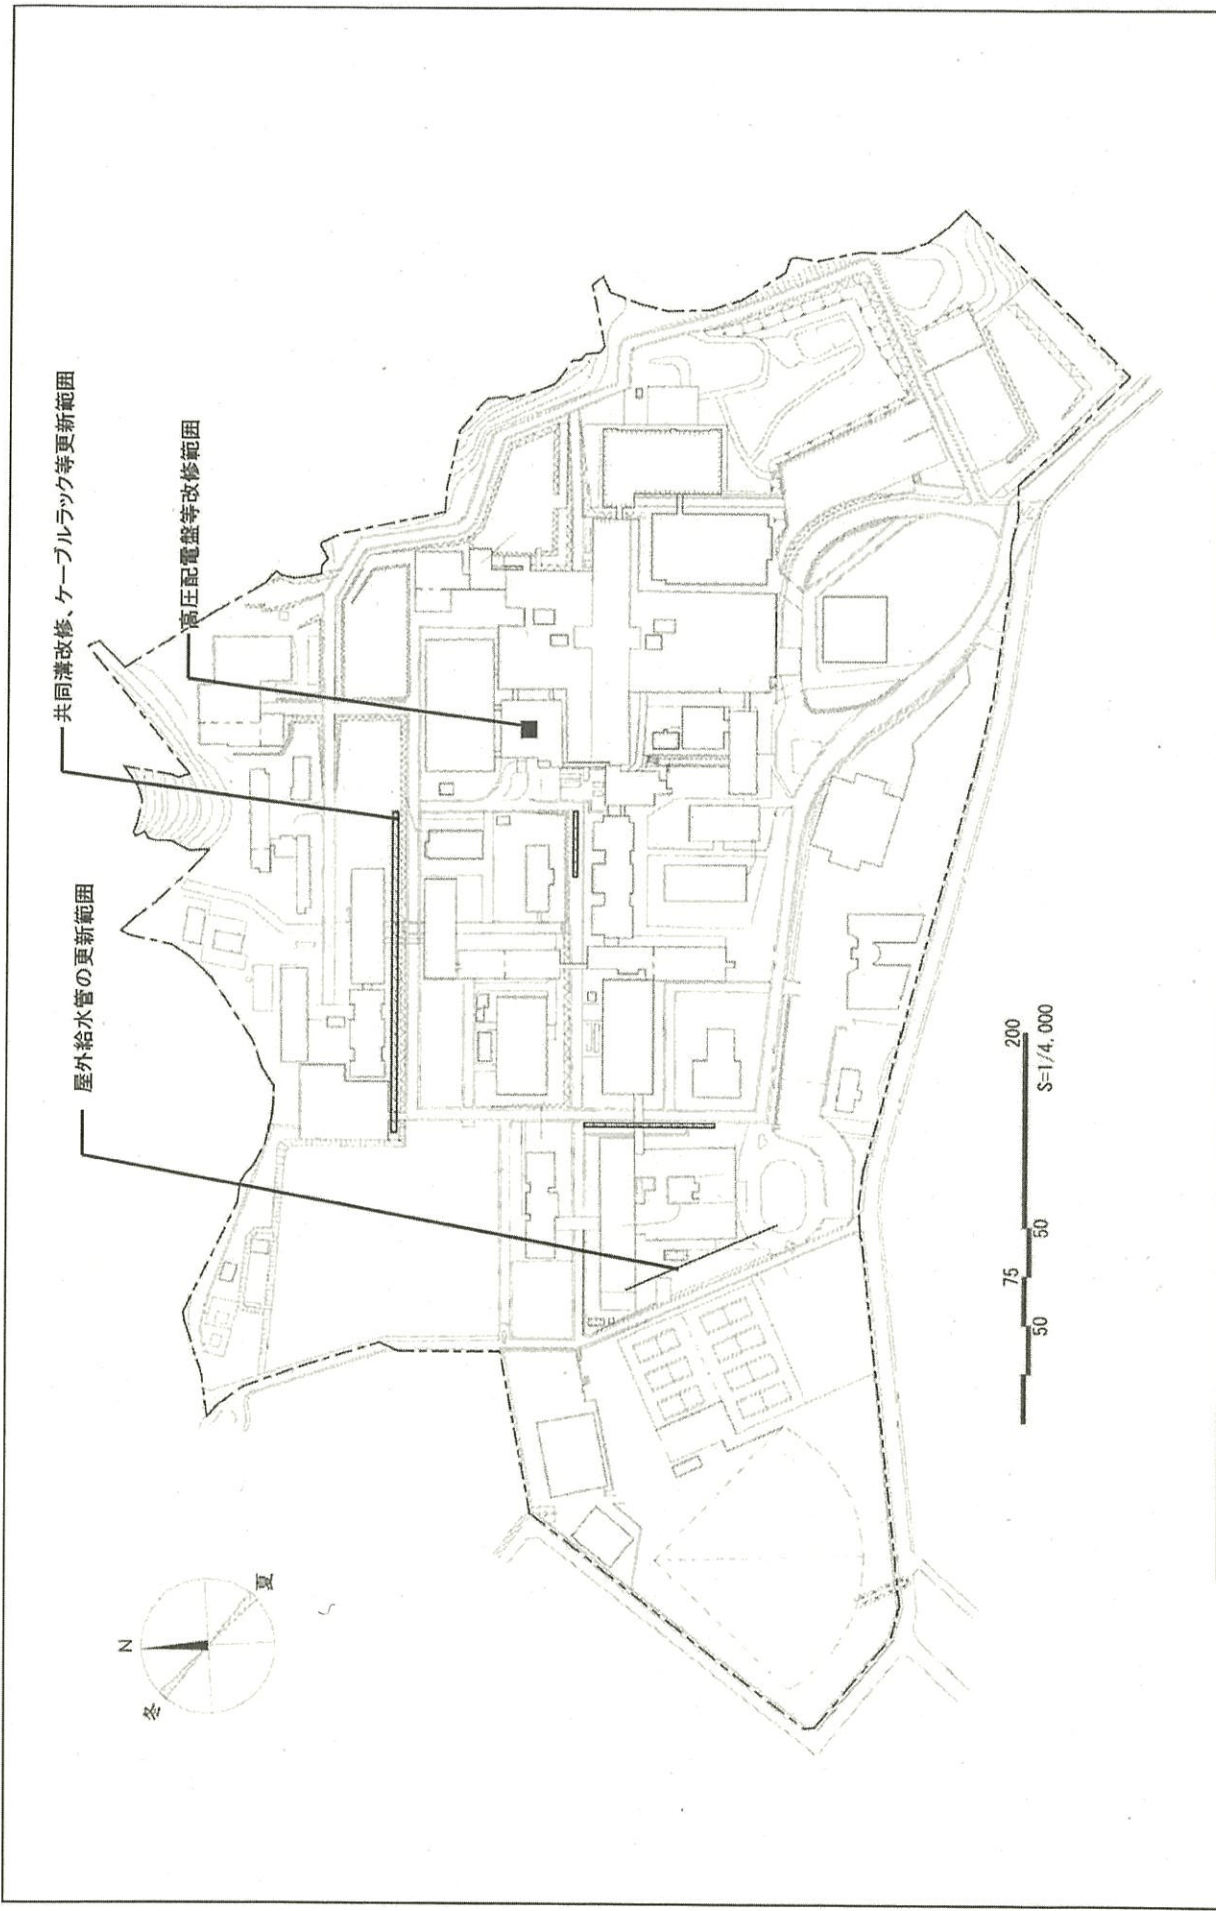


団地名	030 桜ヶ丘	事業名	鹿児島大学(医・歯病)基幹・環境整備(共同溝等)	配置図	1/4000
-----	---------	-----	--------------------------	-----	--------

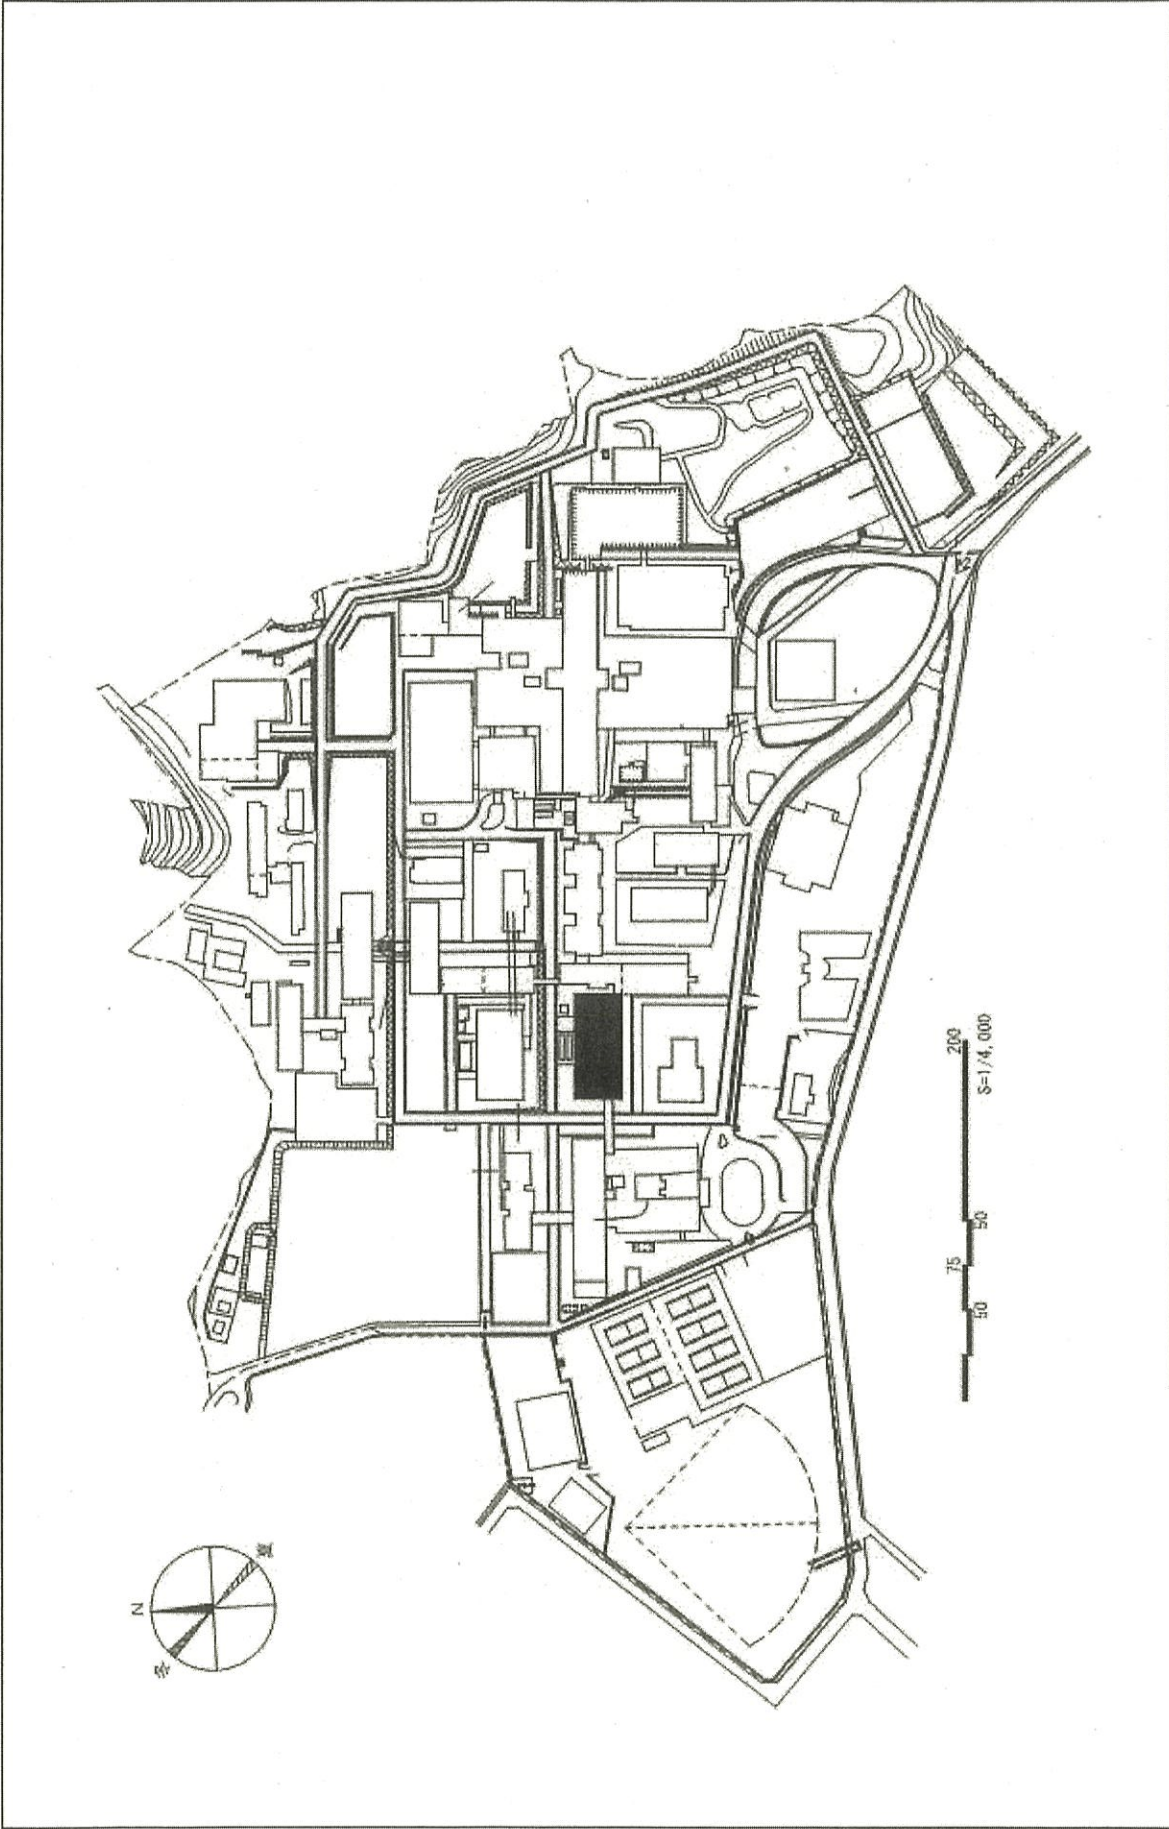

団地名	030 桜ヶ丘	事業名	鹿児島大学(桜ヶ丘)総合研究棟改修Ⅲ(基礎系)	配置図	1/4,000
-----	---------	-----	-------------------------	-----	---------

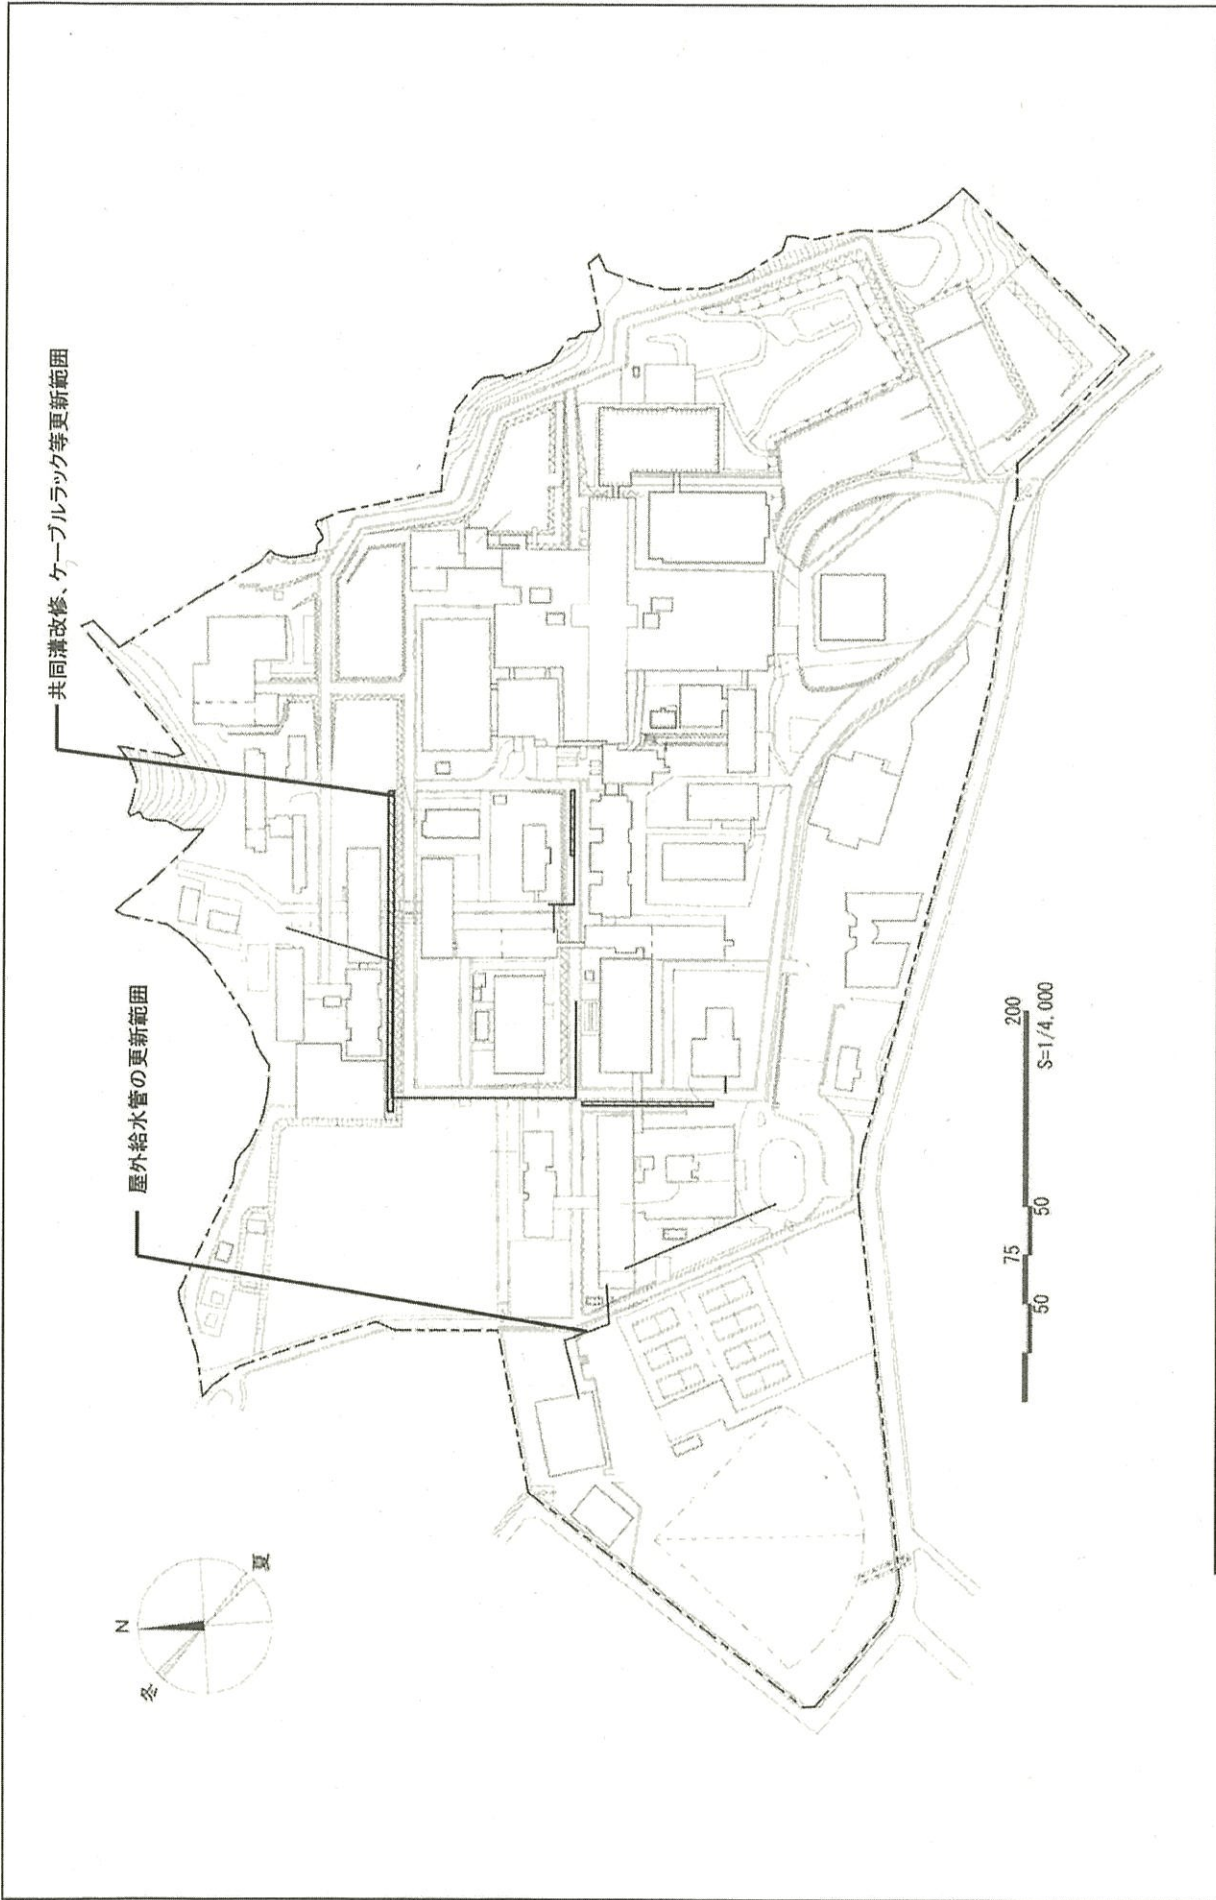

団地名	030 桜ヶ丘	事業名	鹿児島大学(桜ヶ丘)ライフライン再生(給排水設備)	配置図	1/4000
-----	---------	-----	---------------------------	-----	--------

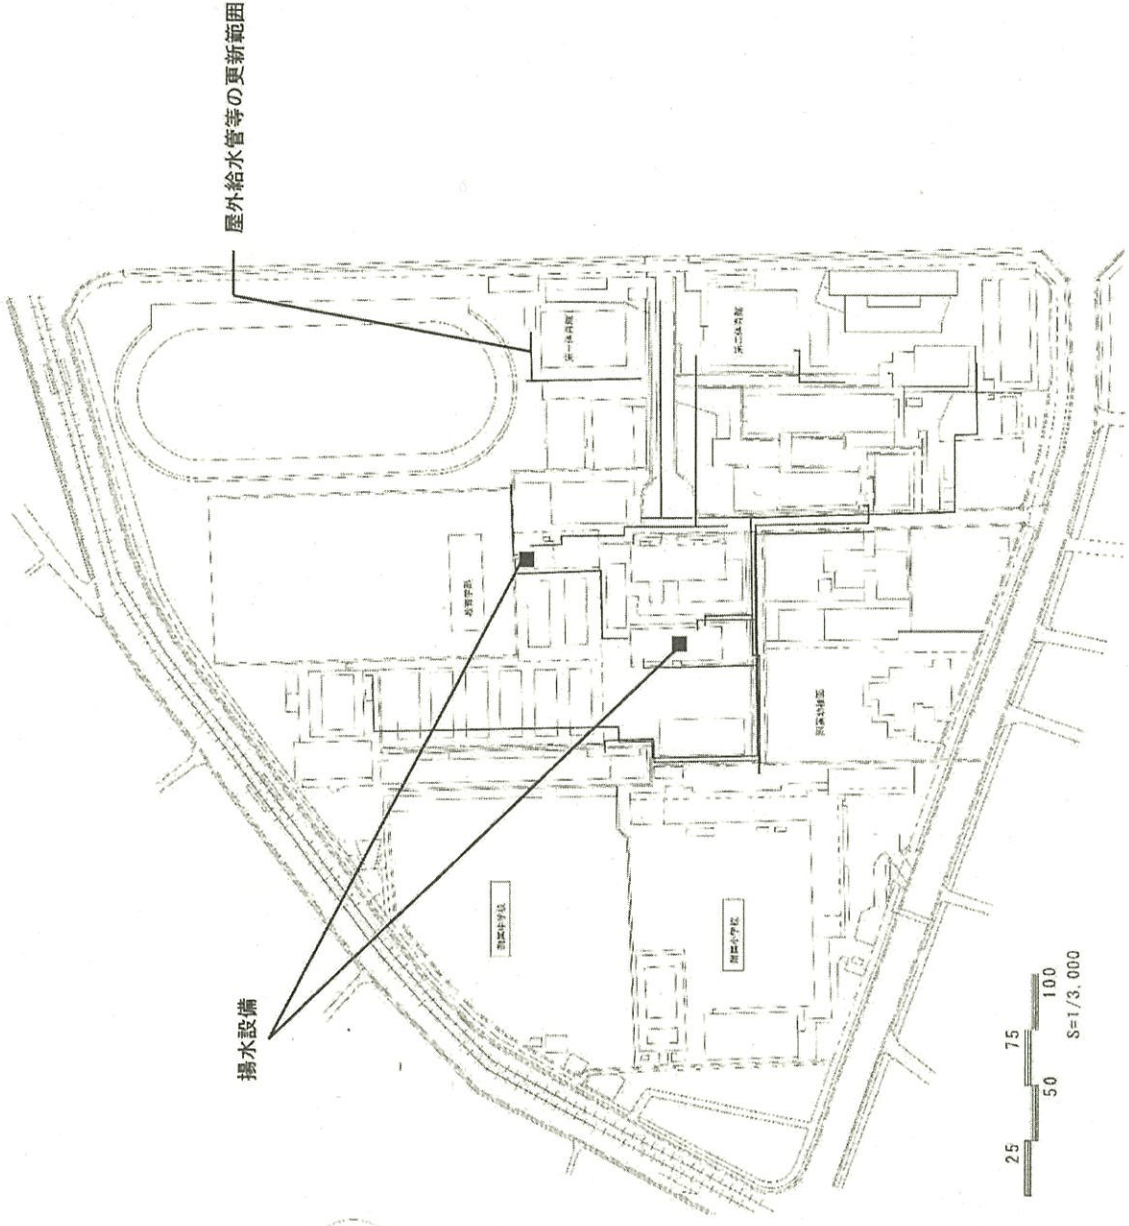


屋外給水管等の更新範囲

揚水設備



 郡元団地キープラン



団地名


001 郡元

事業名

鹿児島大学(郡元他)ライフライン再生(給排水設備)


配置図

1/3,000

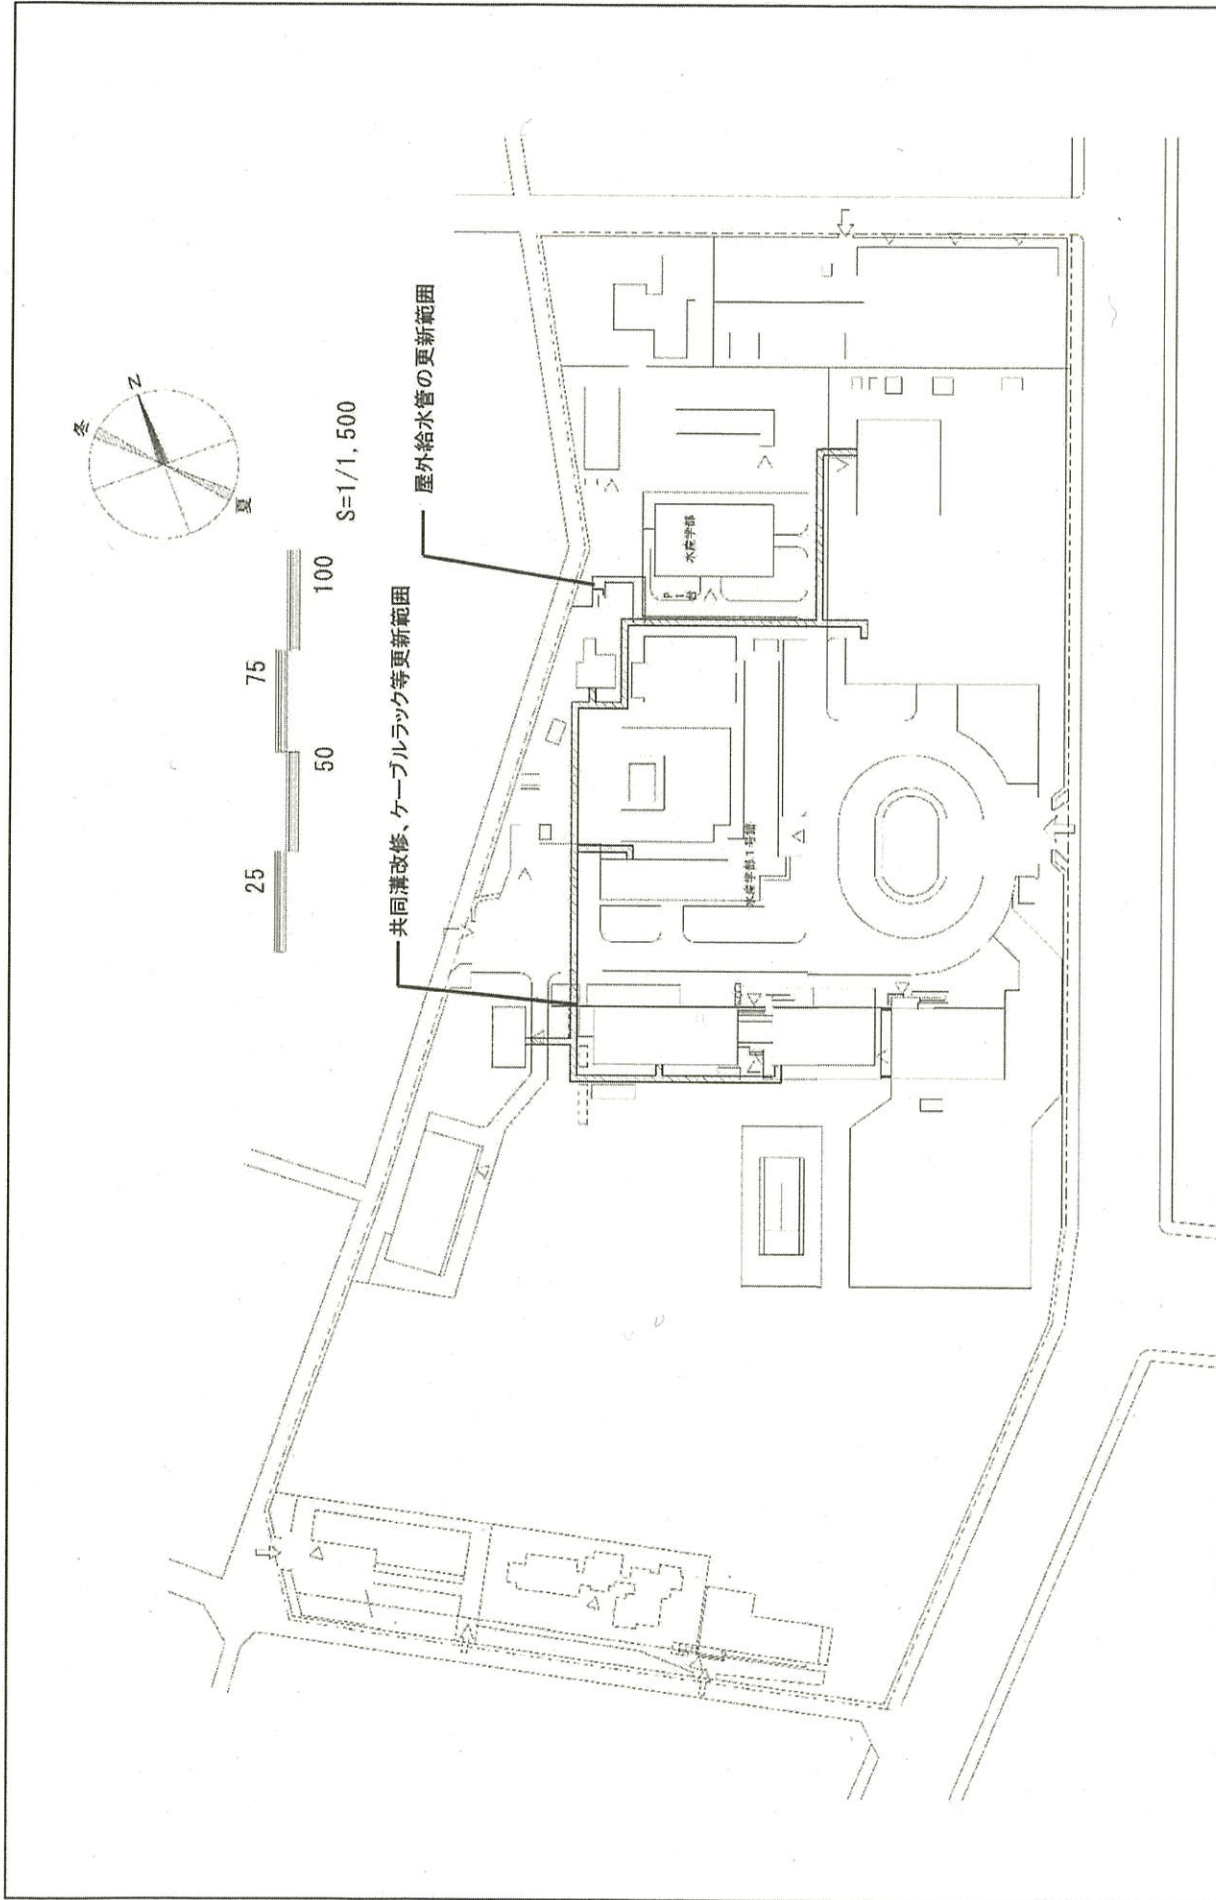


団地名	002 下荒田1	事業名	鹿児島大学(郡元他)ライフライン再生(給排水設備)	配置図	1/1,500
-----	----------	-----	---------------------------	-----	---------




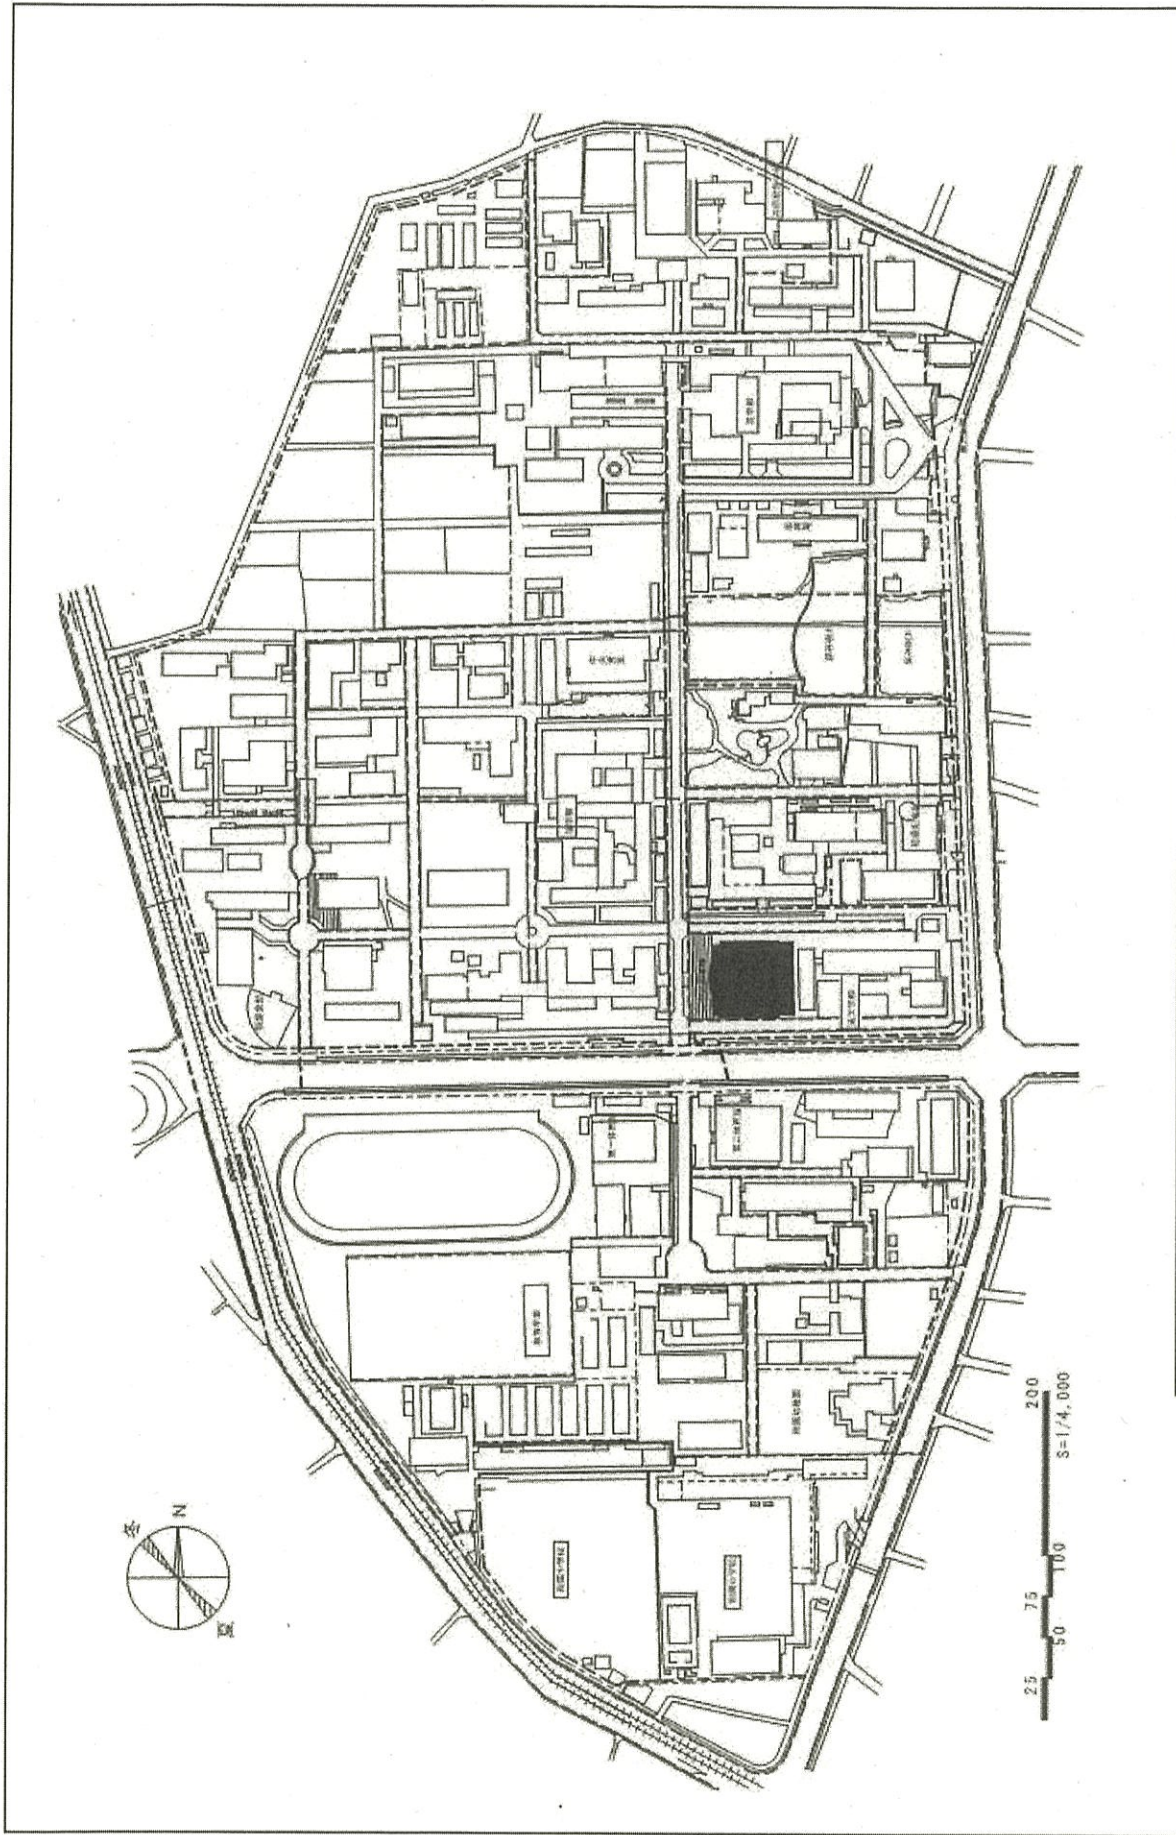

団地名	001 郡元	事業名	鹿児島大学(郡元)図書館耐震改修	配置図	1/4,000
-----	--------	-----	------------------	-----	---------

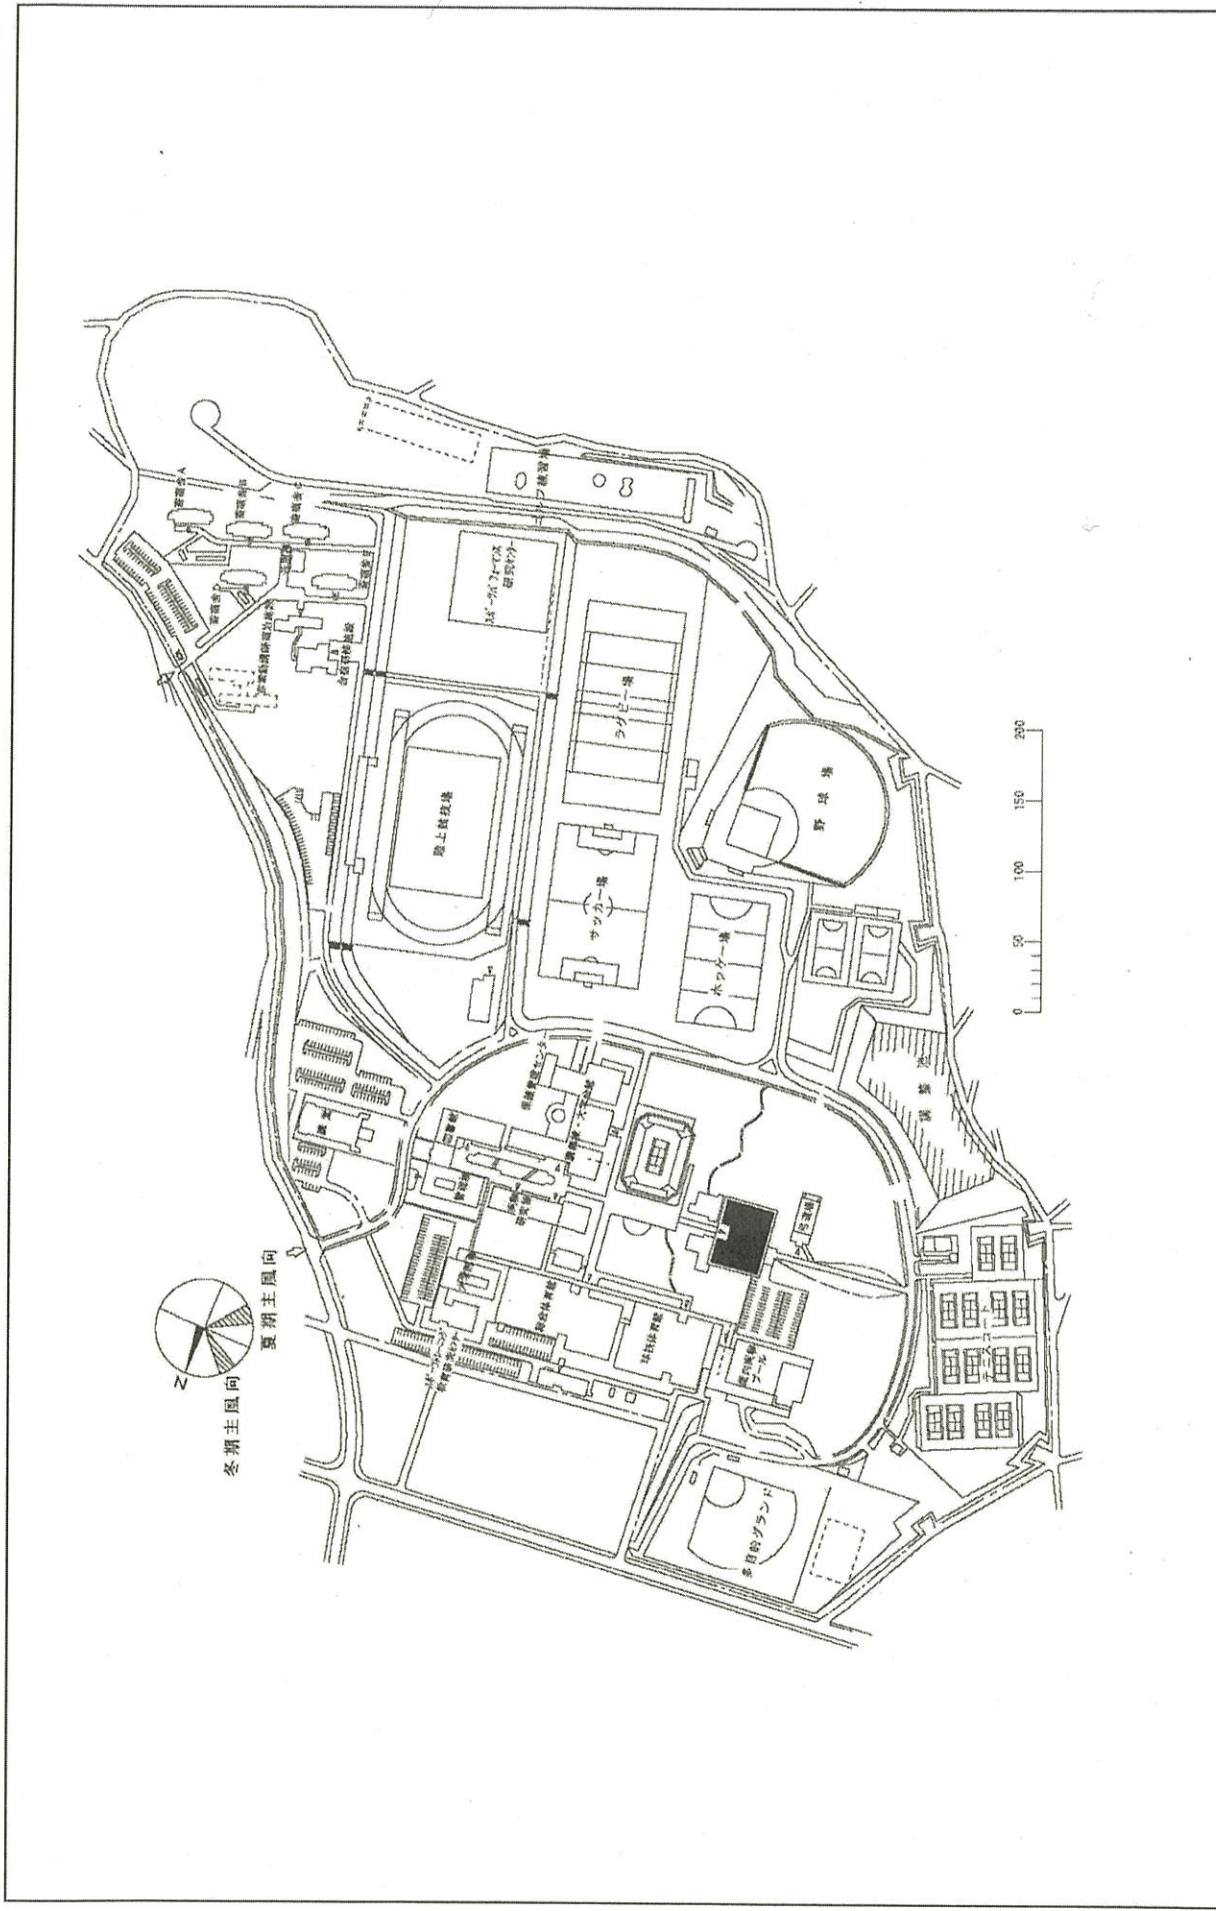

団地名	001 白水	事業名	鹿屋体育大学(白水)武道館改修	配置図	1/5000
-----	--------	-----	-----------------	-----	--------

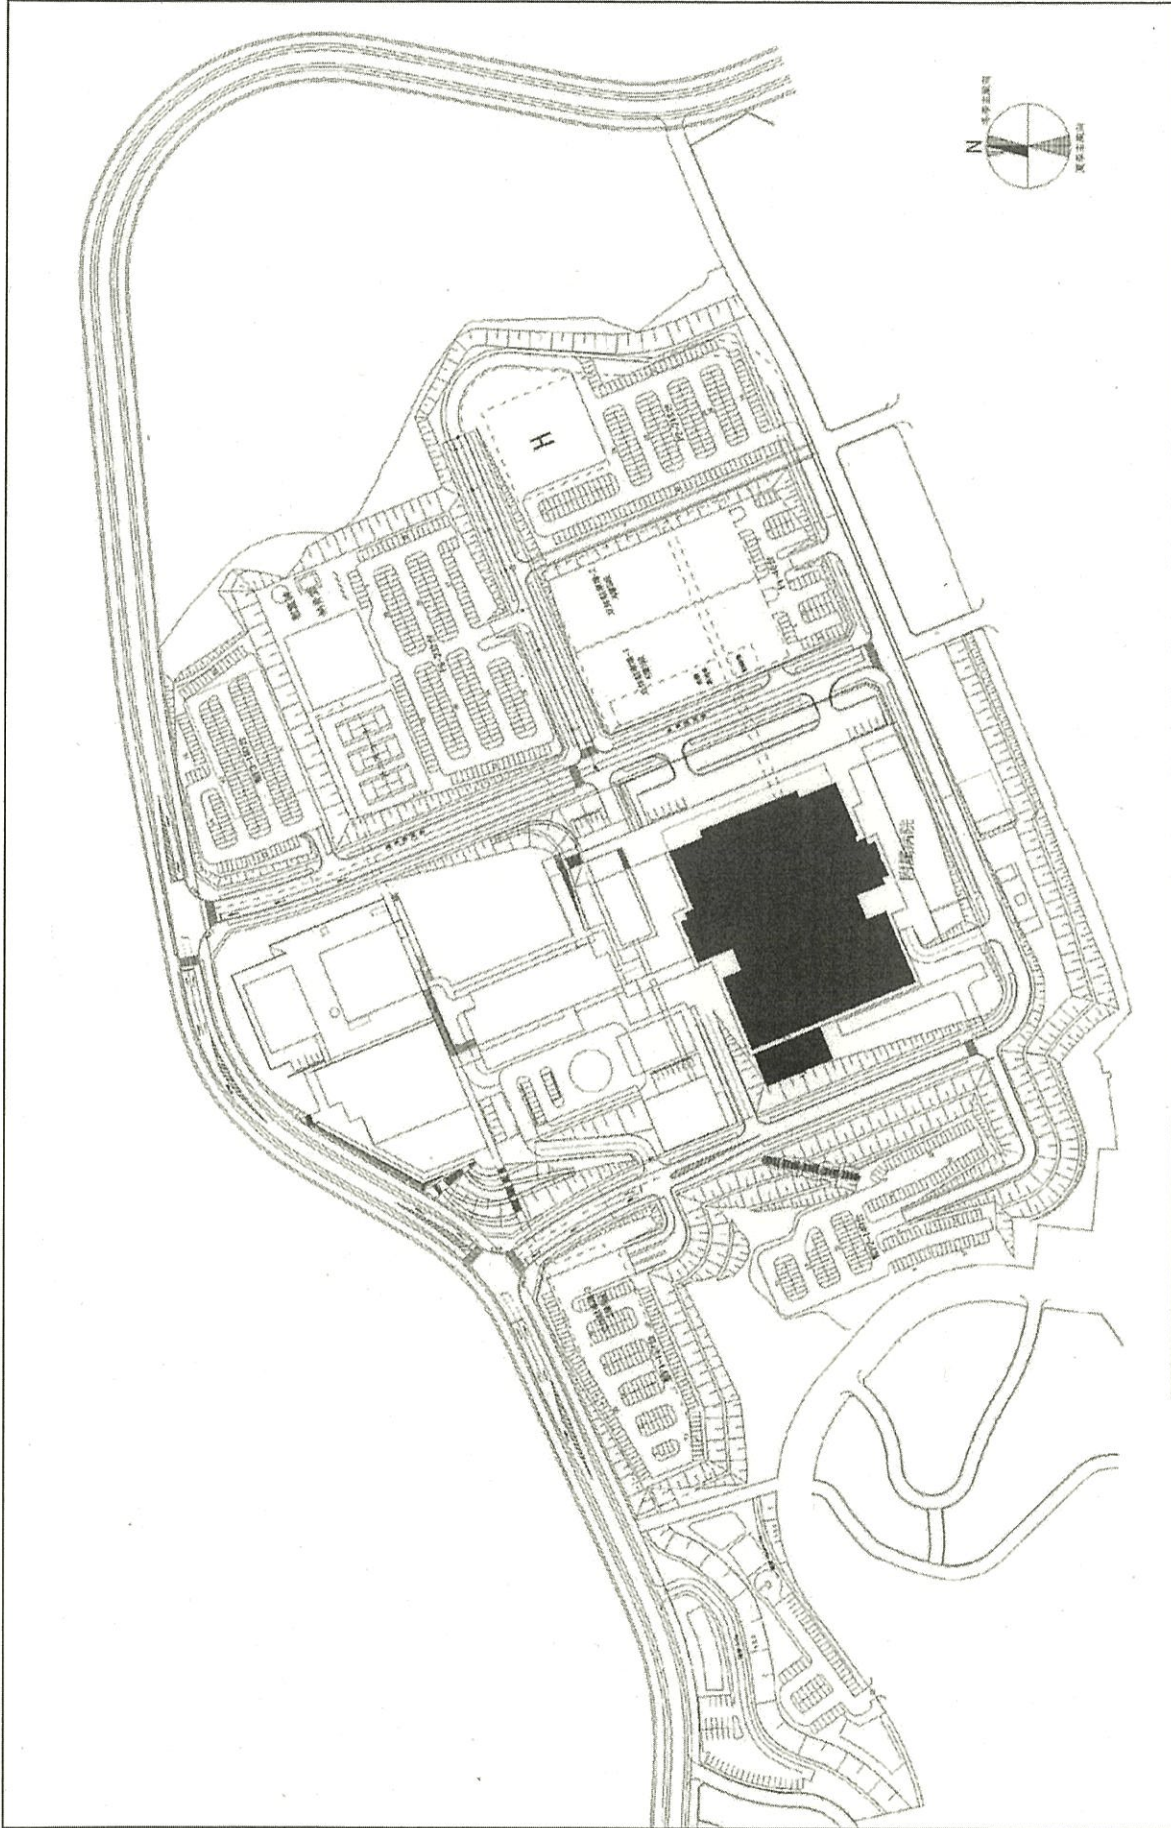

1/3000

配置図

琉球大学(医病)病棟・診療棟

事業名

医病

団地名




団地名 010 千原


事業名 琉球大学(千原)総合研究棟改修Ⅲ(農学系)

配置図


1/6000

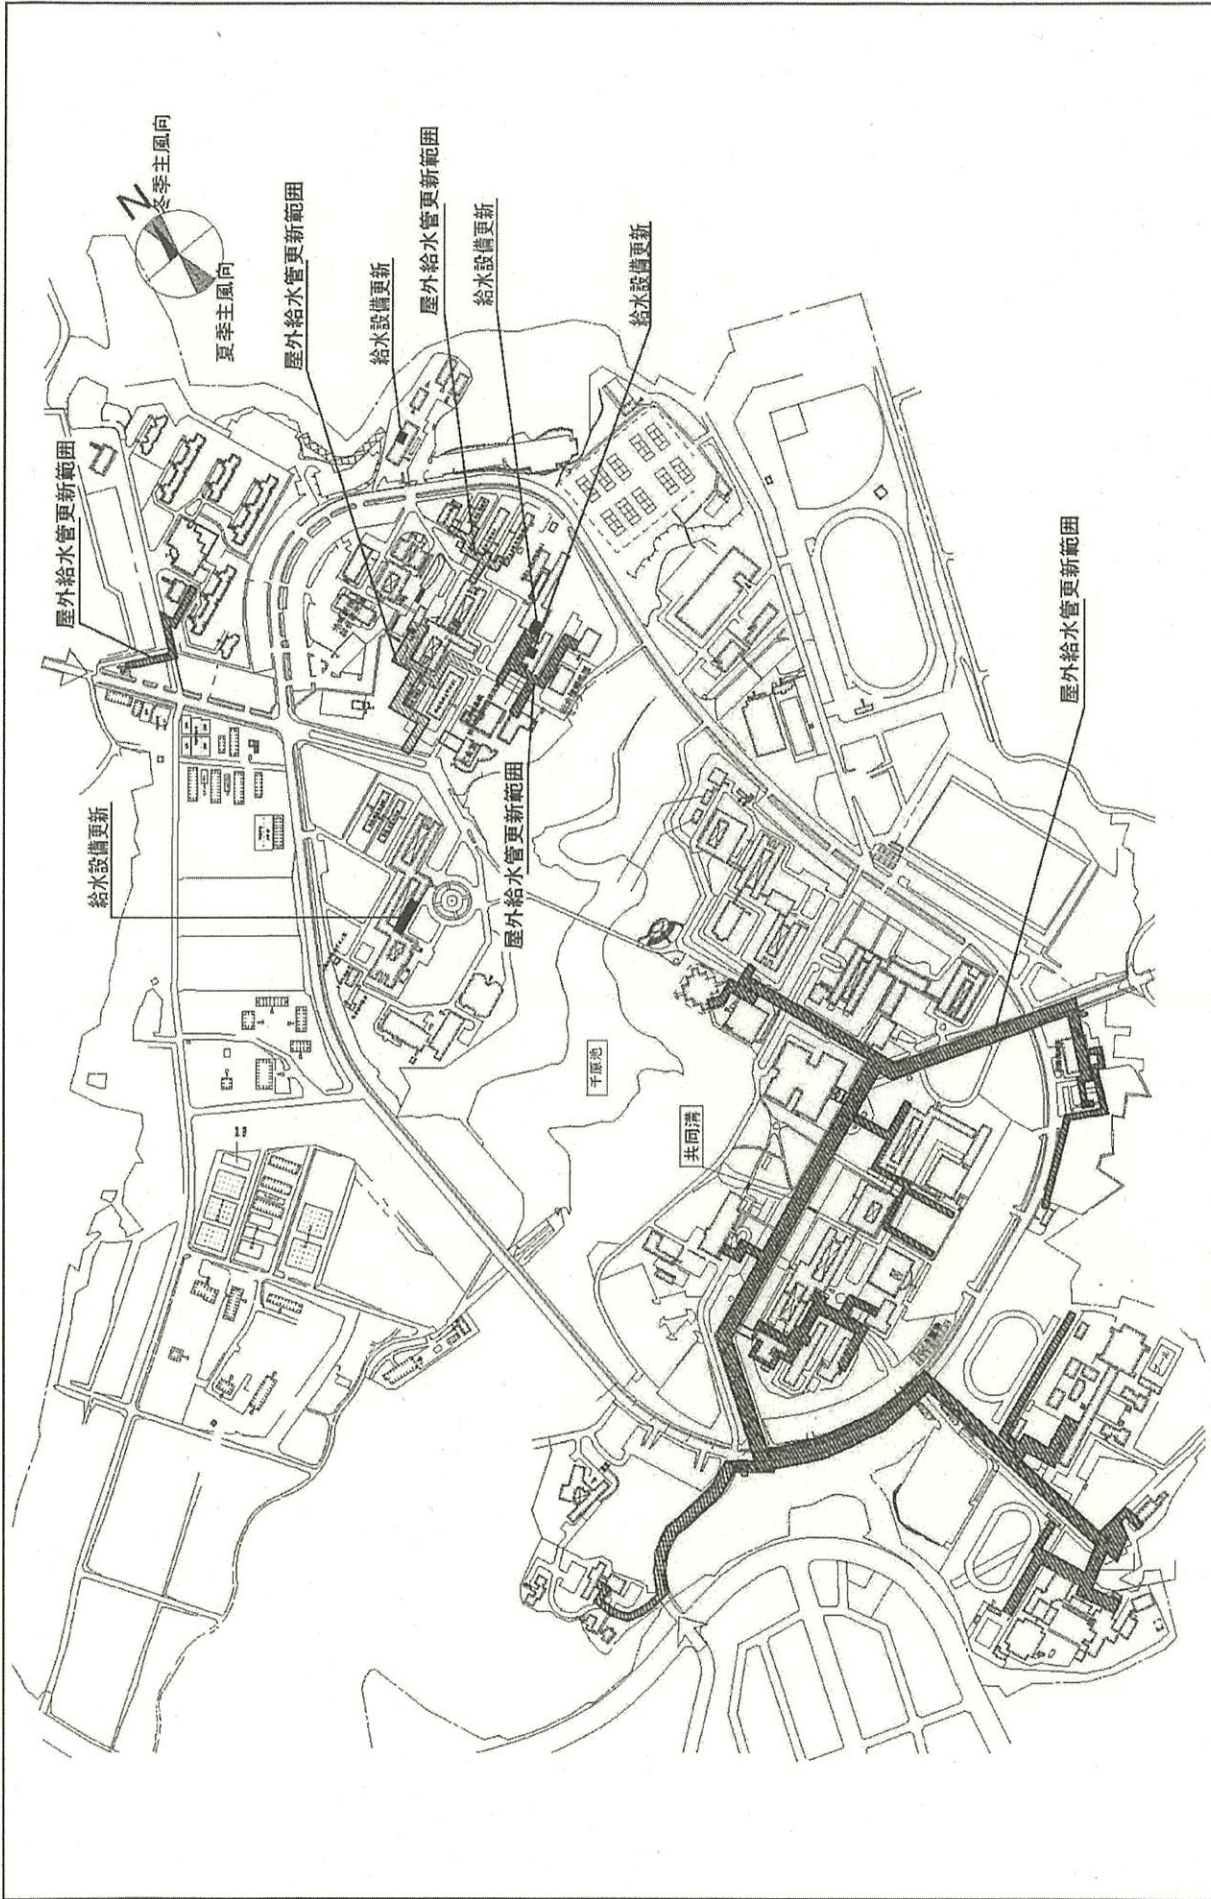

団地名	010 千原	事業名	琉球大学(千原)ライフライン再生(給排水設備)	配置図	1/6000
-----	--------	-----	-------------------------	-----	--------

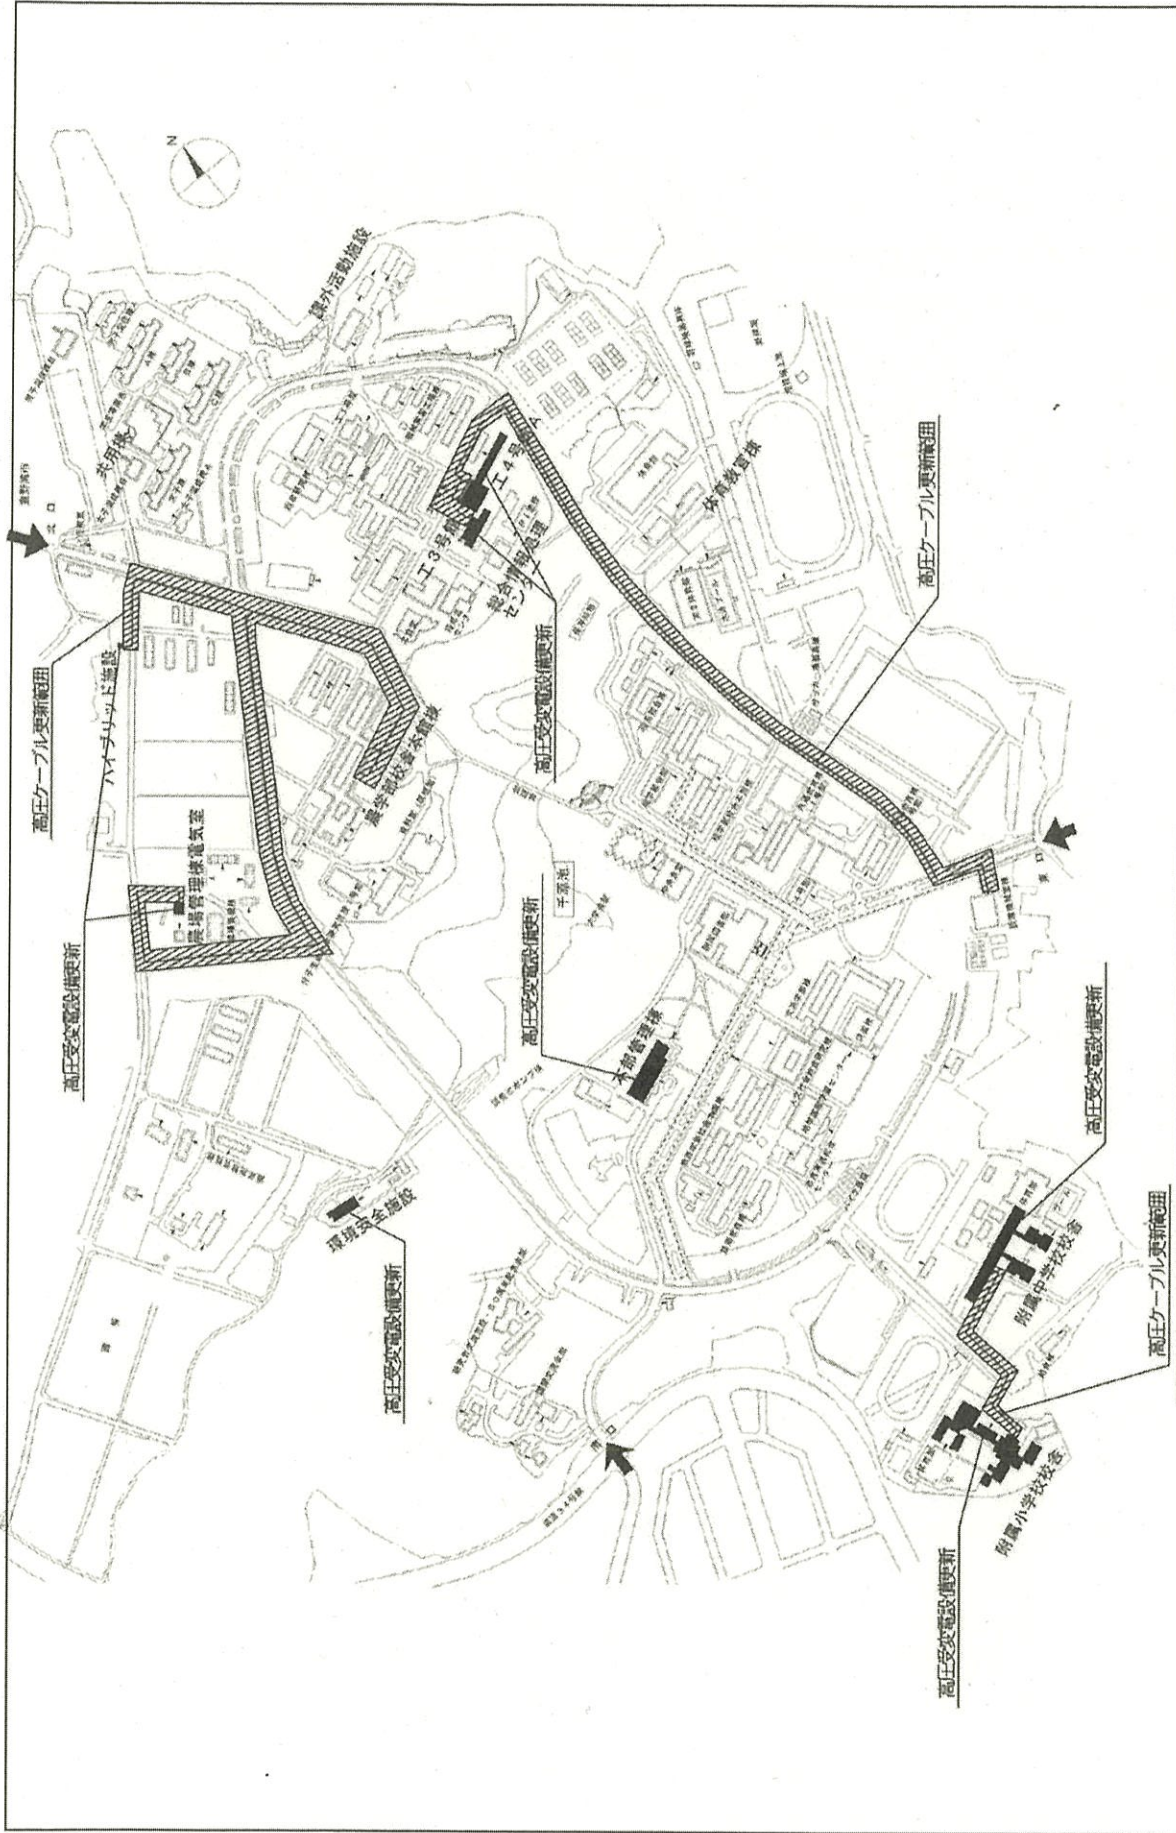

団地名	010 千原	事業名	琉球大学(千原他)ライフライン再生Ⅲ(電気設備)	配置図	1/4500
-----	--------	-----	--------------------------	-----	--------

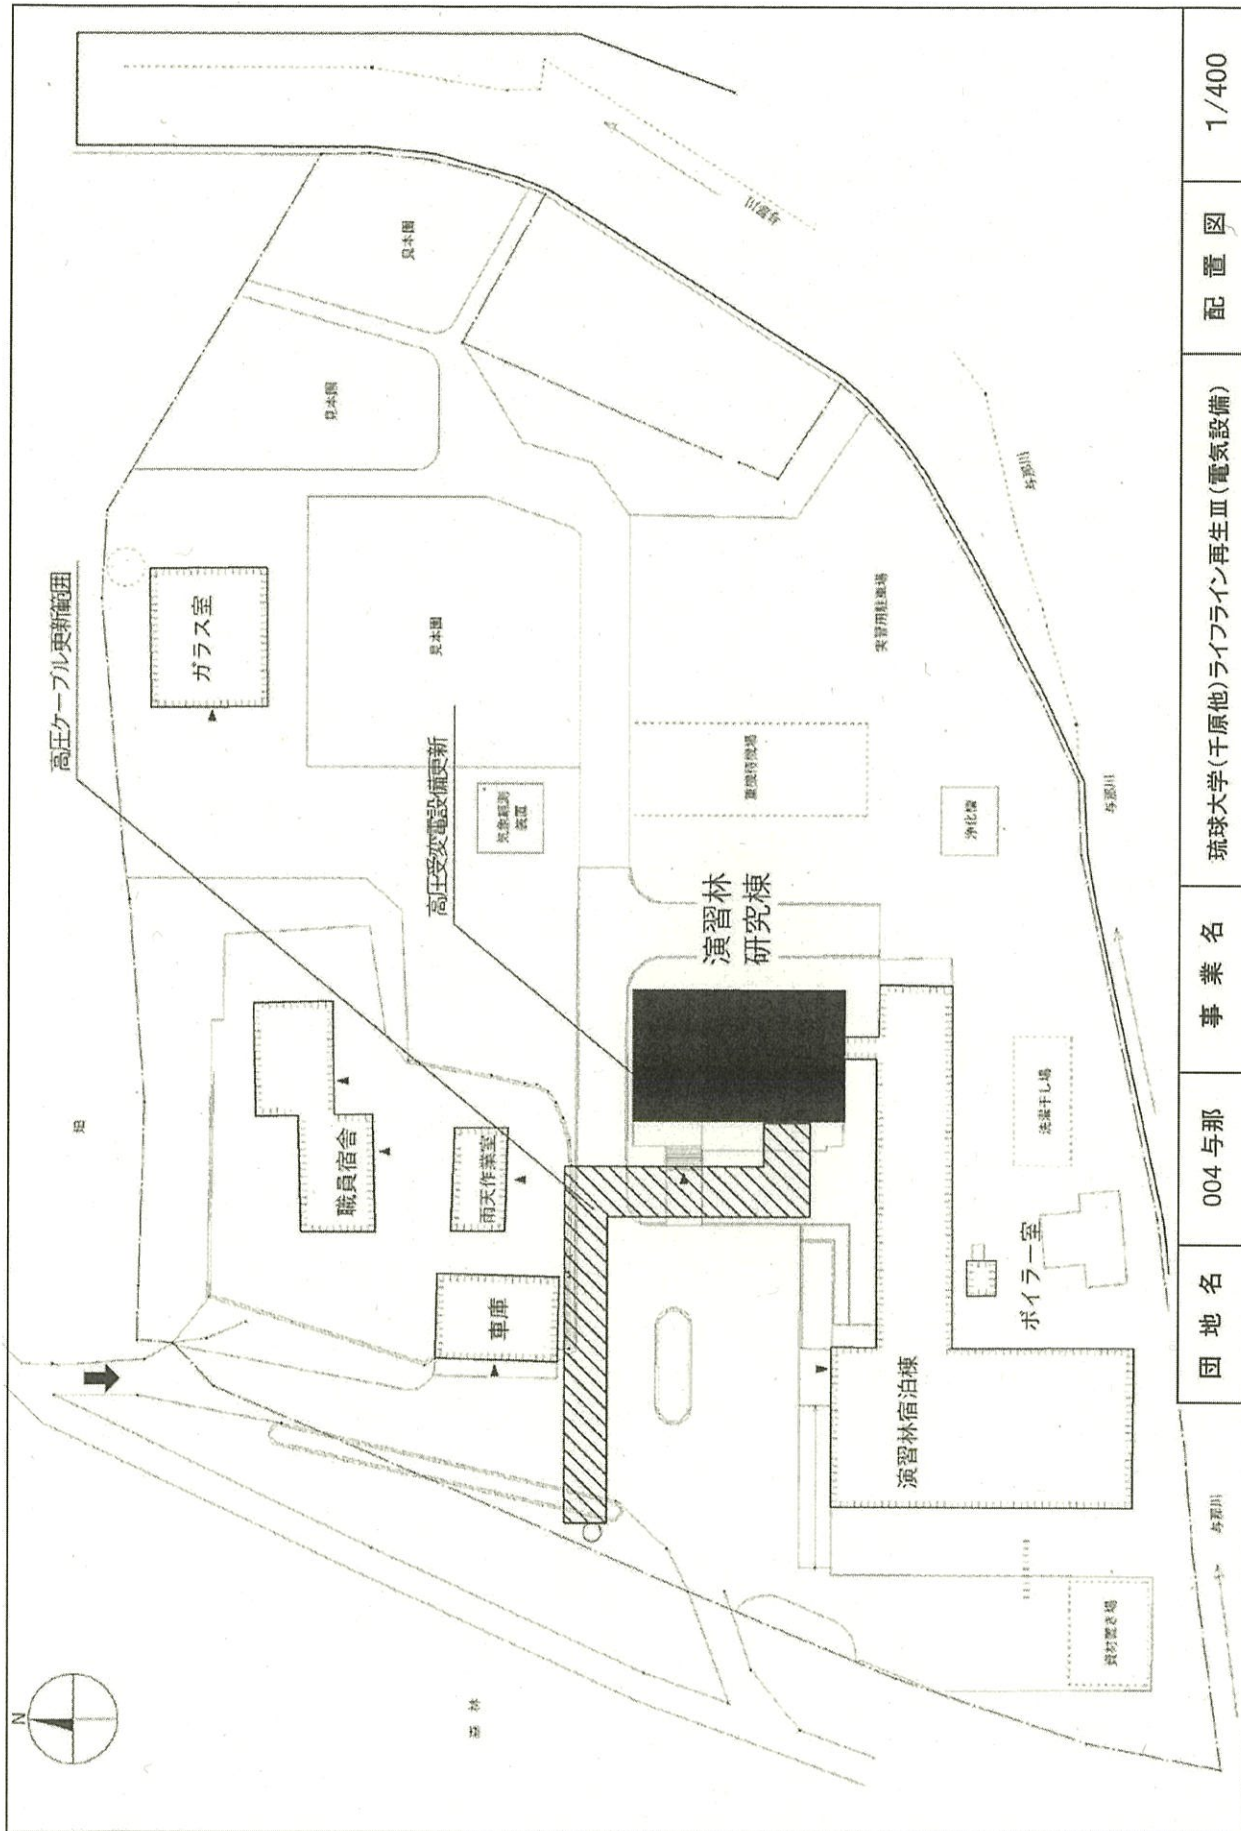


団 地 名 004 与那

事 業 名 琉球大学(千原他)ライフライン再生Ⅲ(電気設備)


配 置 図

1 / 400

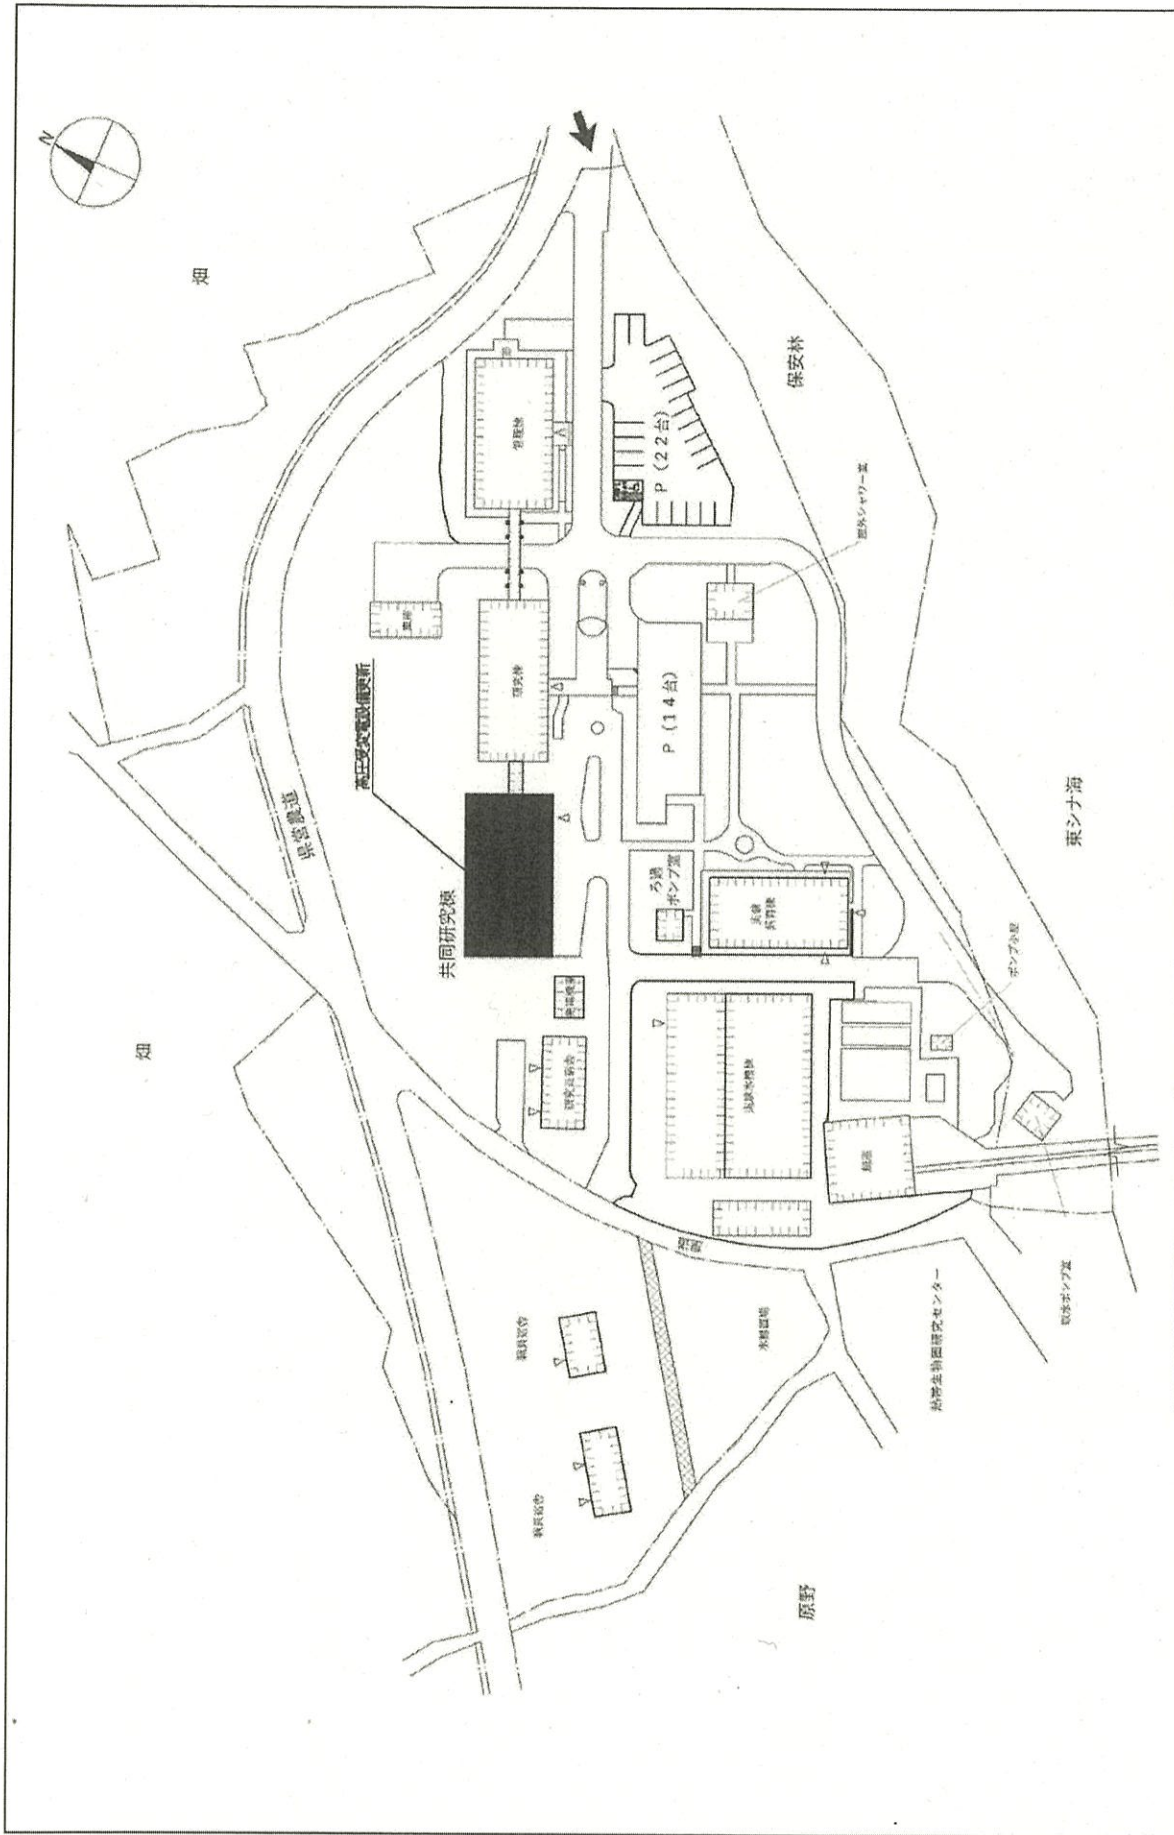


団地名	009 瀬底	事業名	琉球大学(千原他)ライフライン再生Ⅲ(電気設備)	配置図	1/800
-----	--------	-----	--------------------------	-----	-------




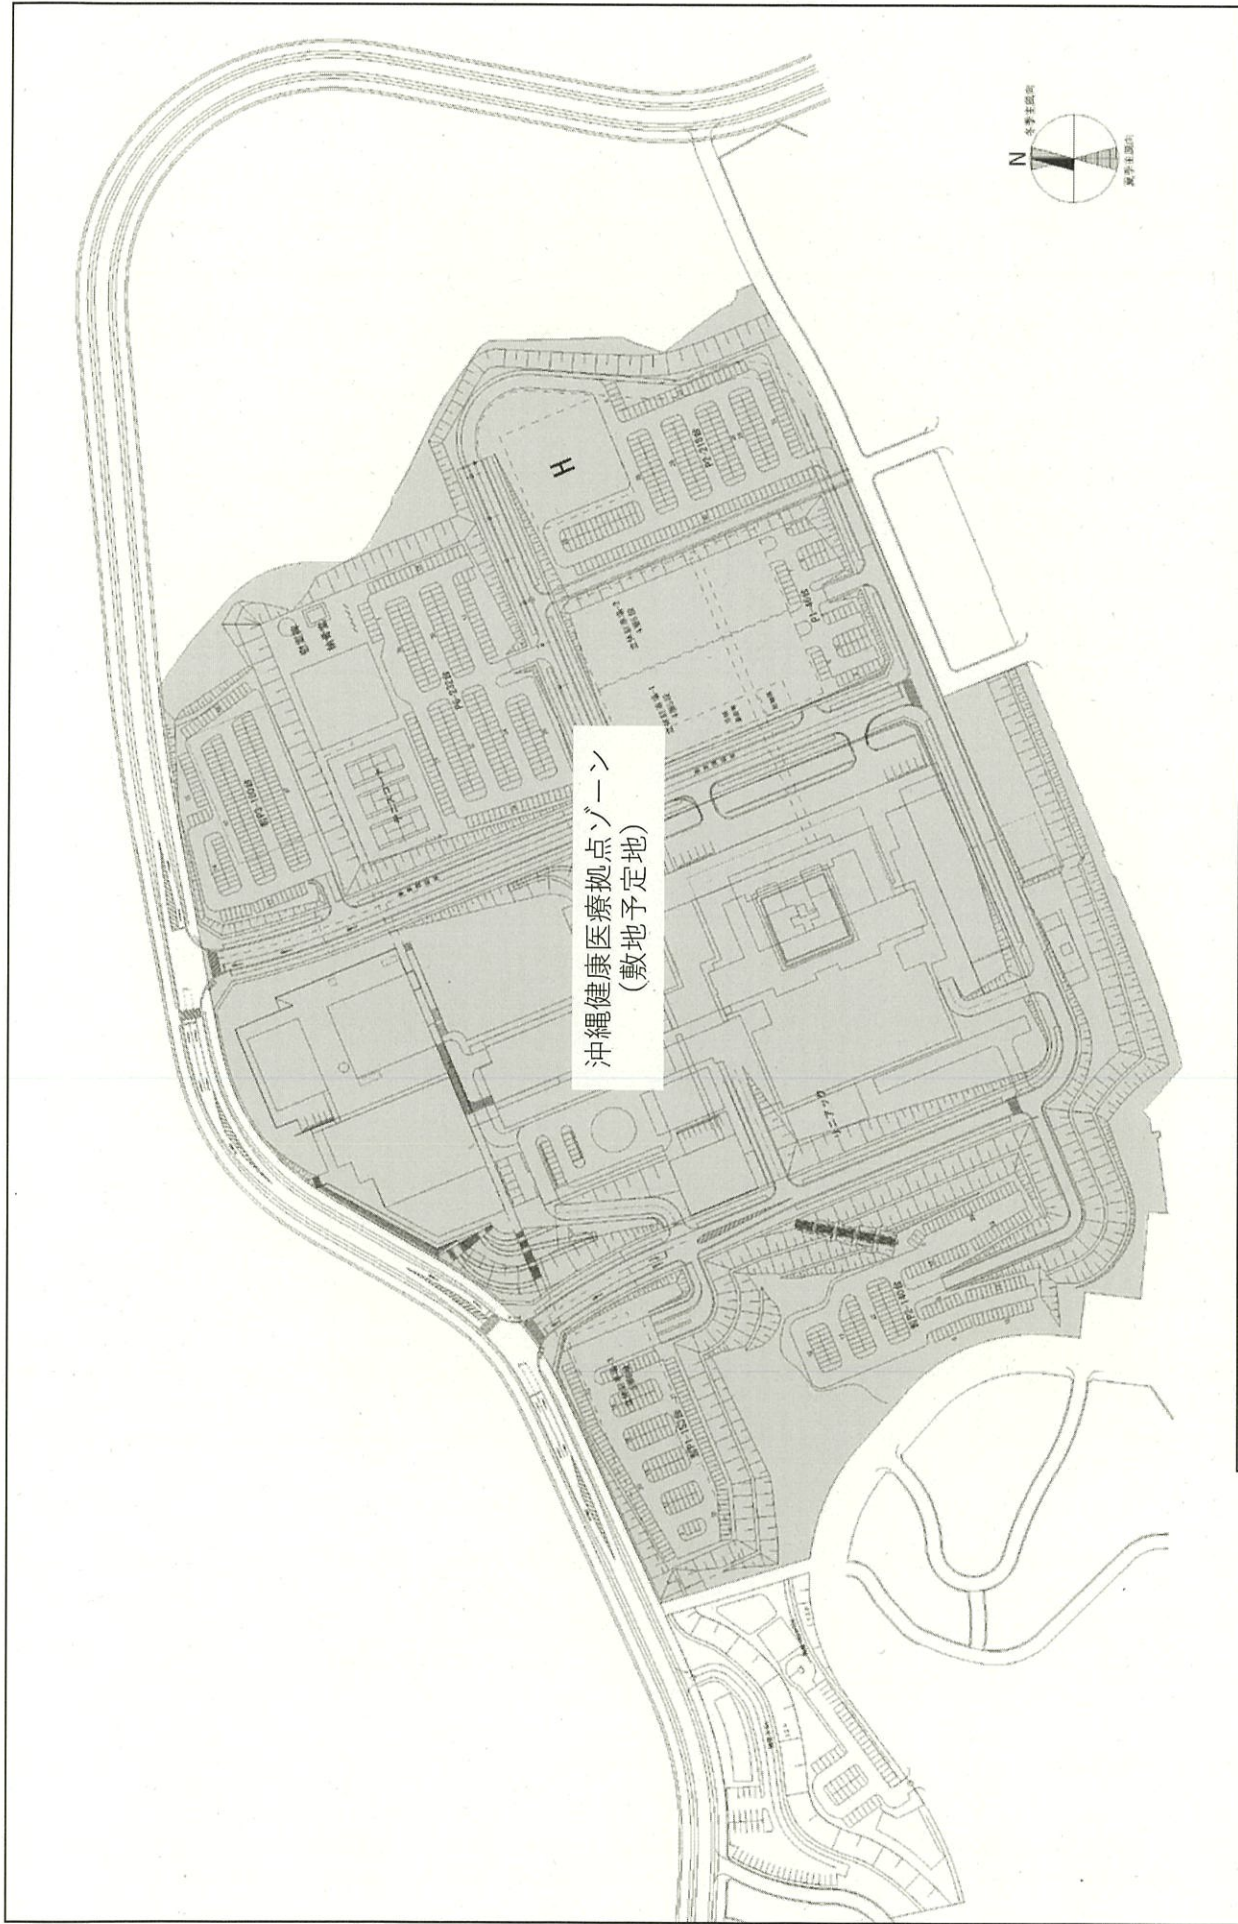


団地名	西普天間	事業名	(西普天間)医学部・附属病院移転用地Ⅱ	配置図	1/3000
-----	------	-----	---------------------	-----	--------

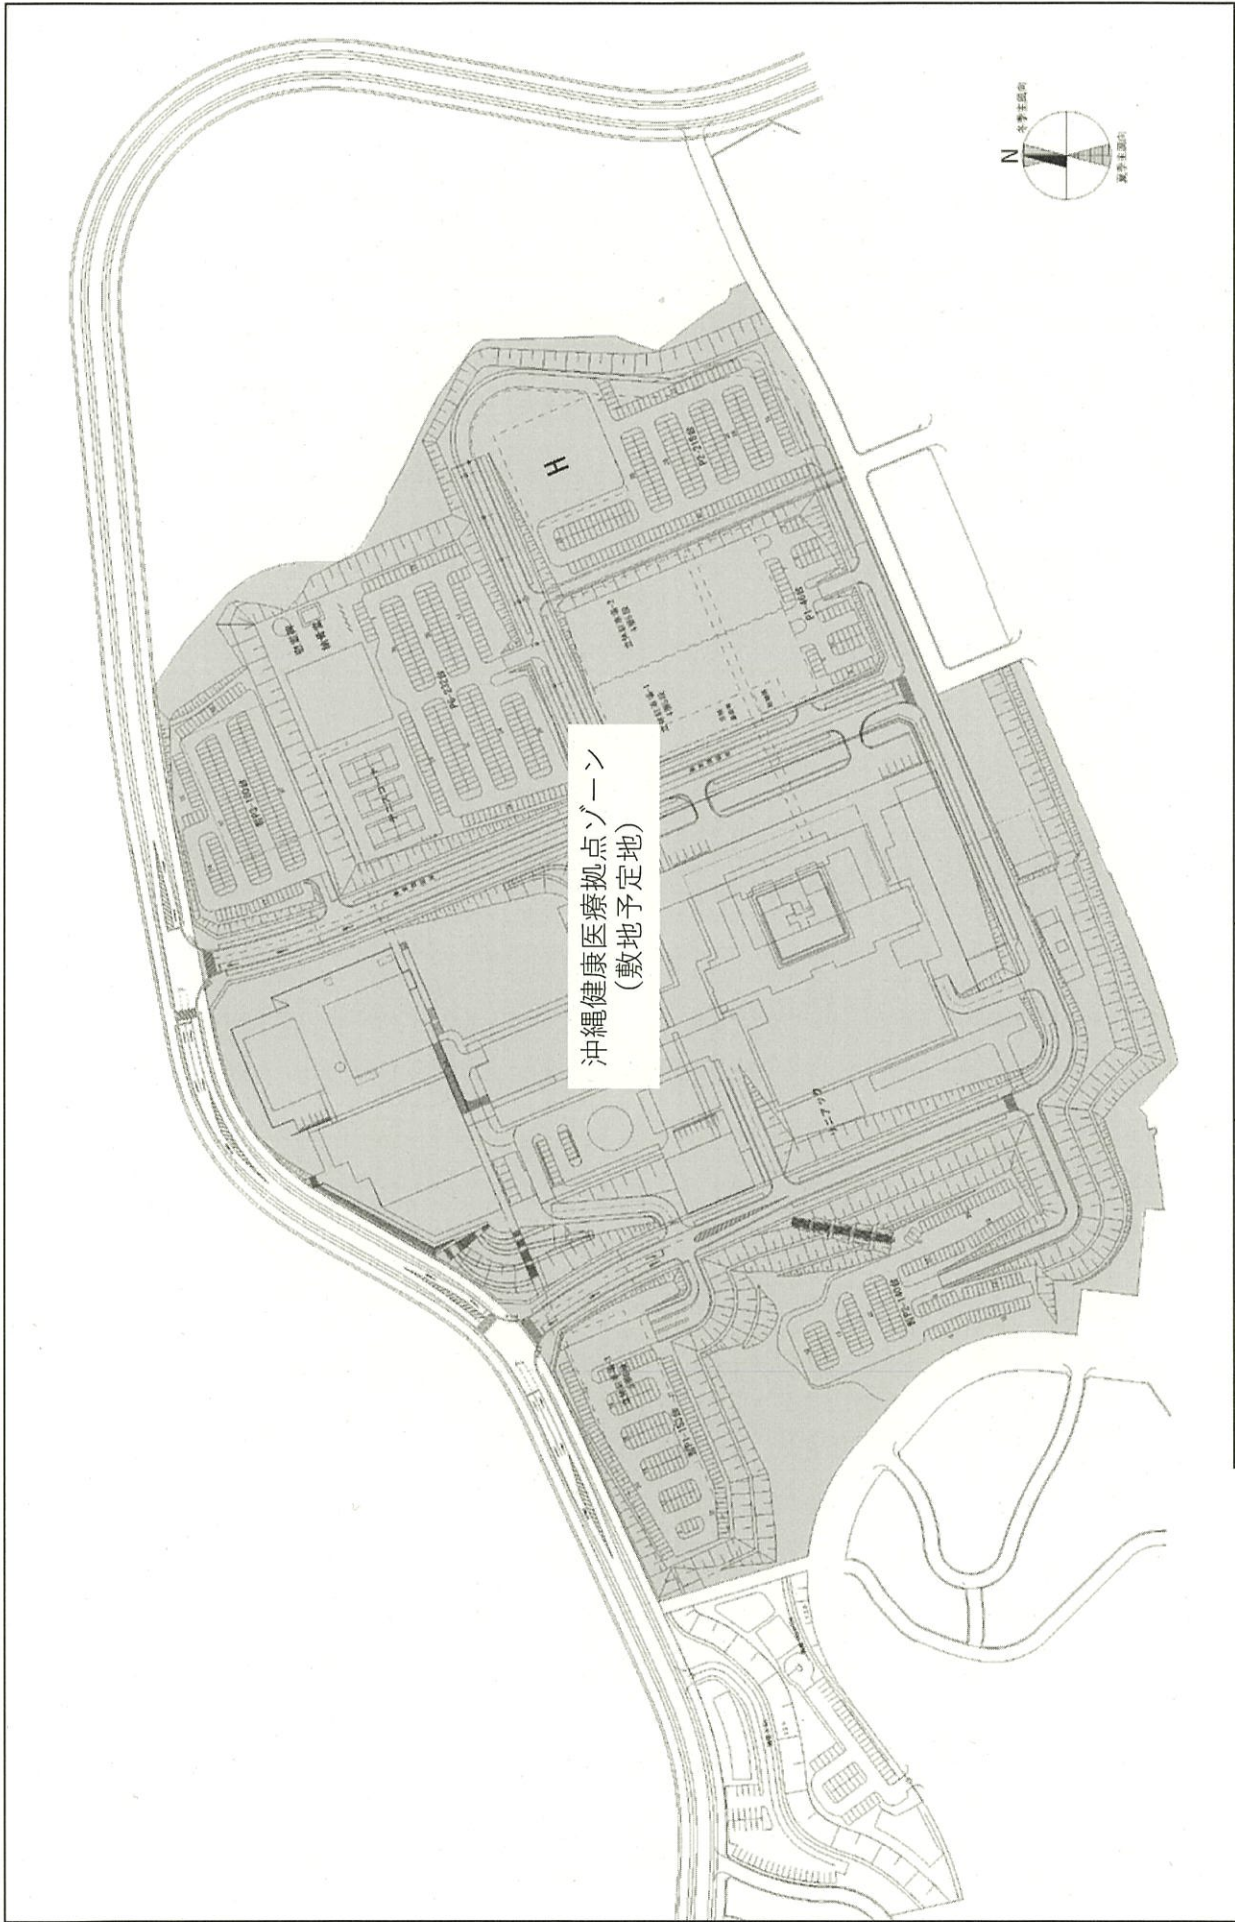

沖繩健康医療拠点ゾーン  
(敷地予定地)

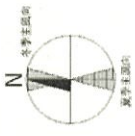

団地名	西普天間	事業名	(西普天間)医学部・附属病院移転整備実施設計等	配置図	1/3000
-----	------	-----	-------------------------	-----	--------

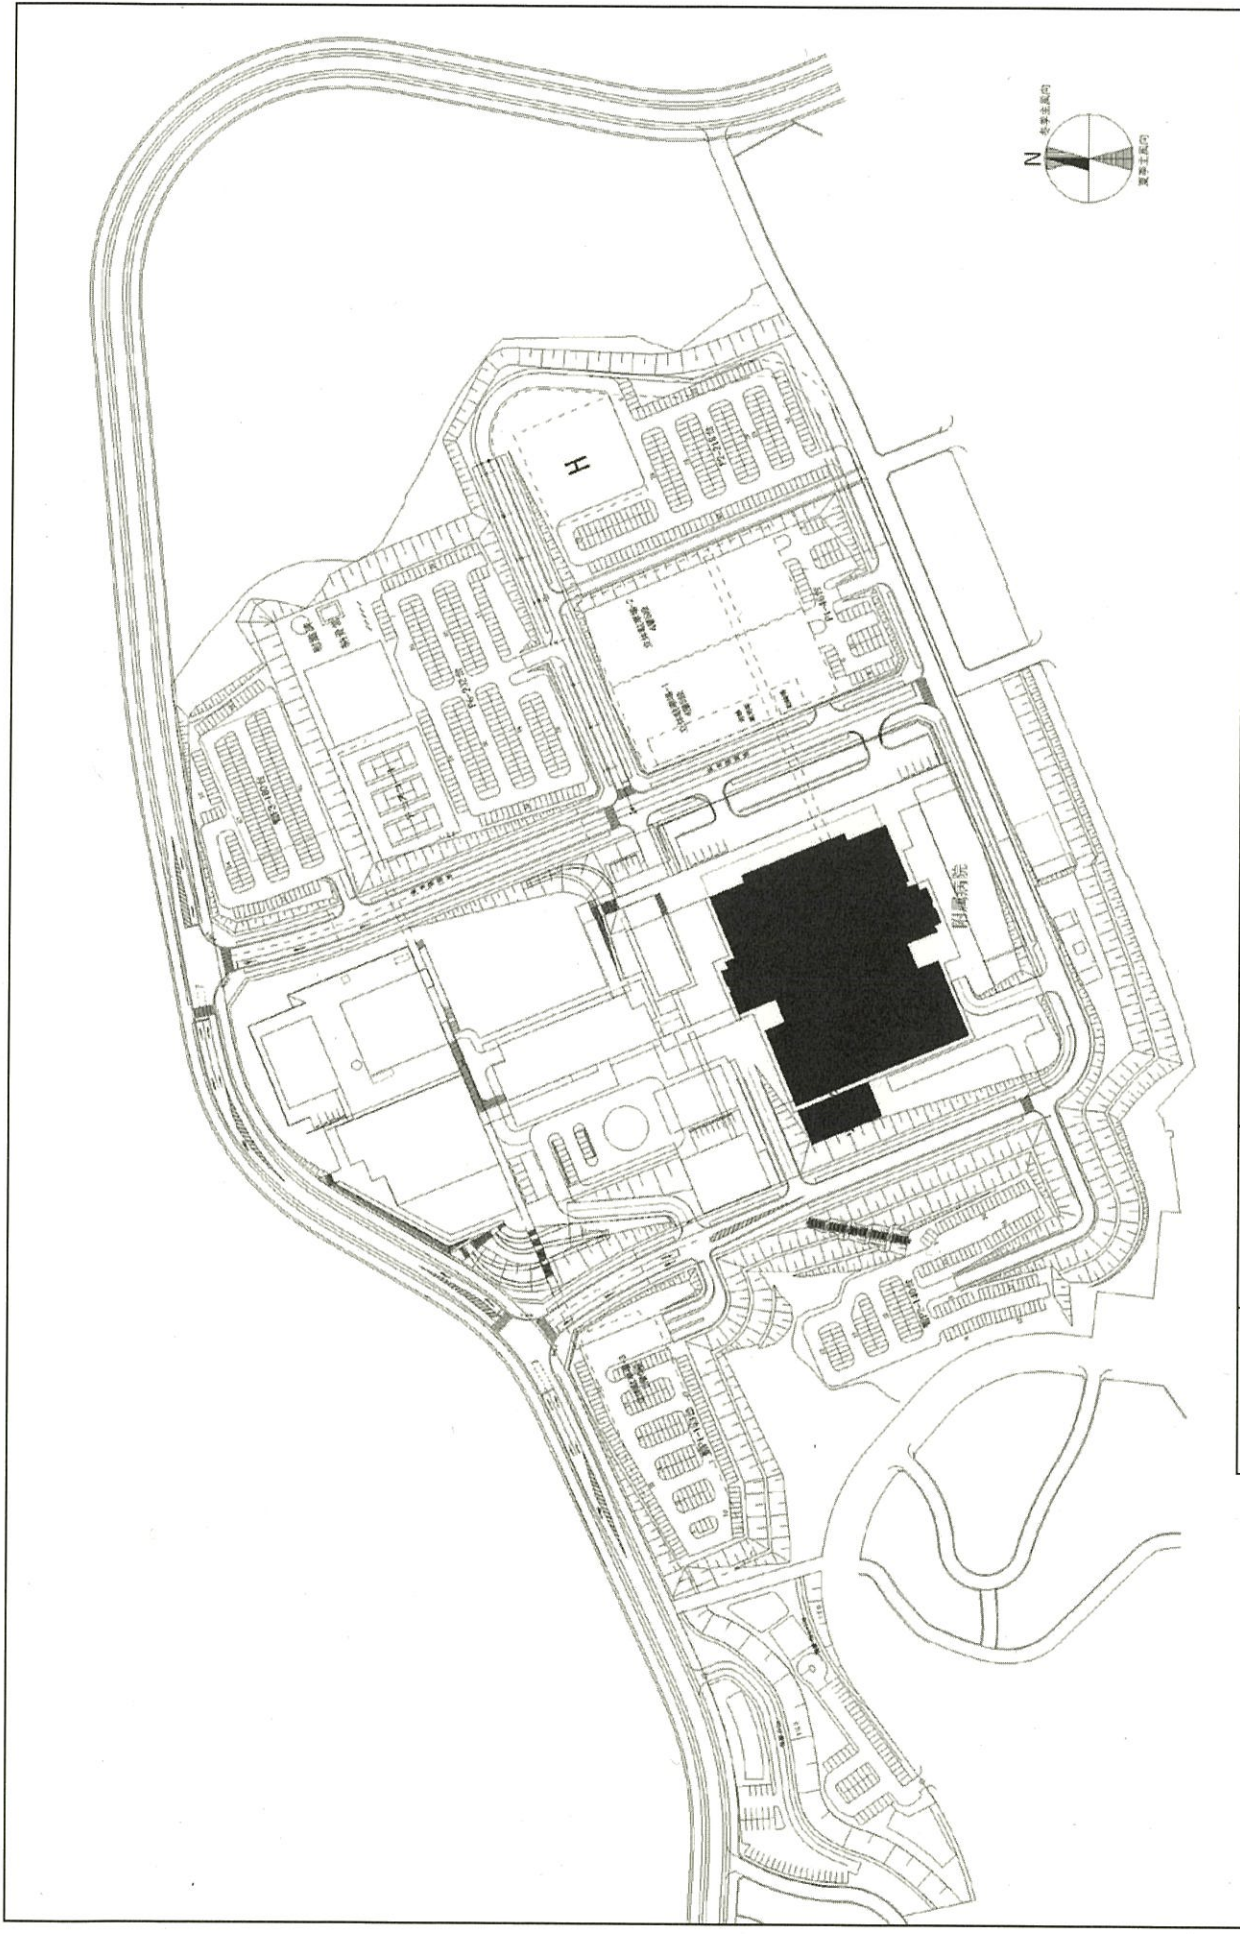

1/3000


配置図

(西普天間) 附屬病院移転整備

事業名

西普天間

団地名

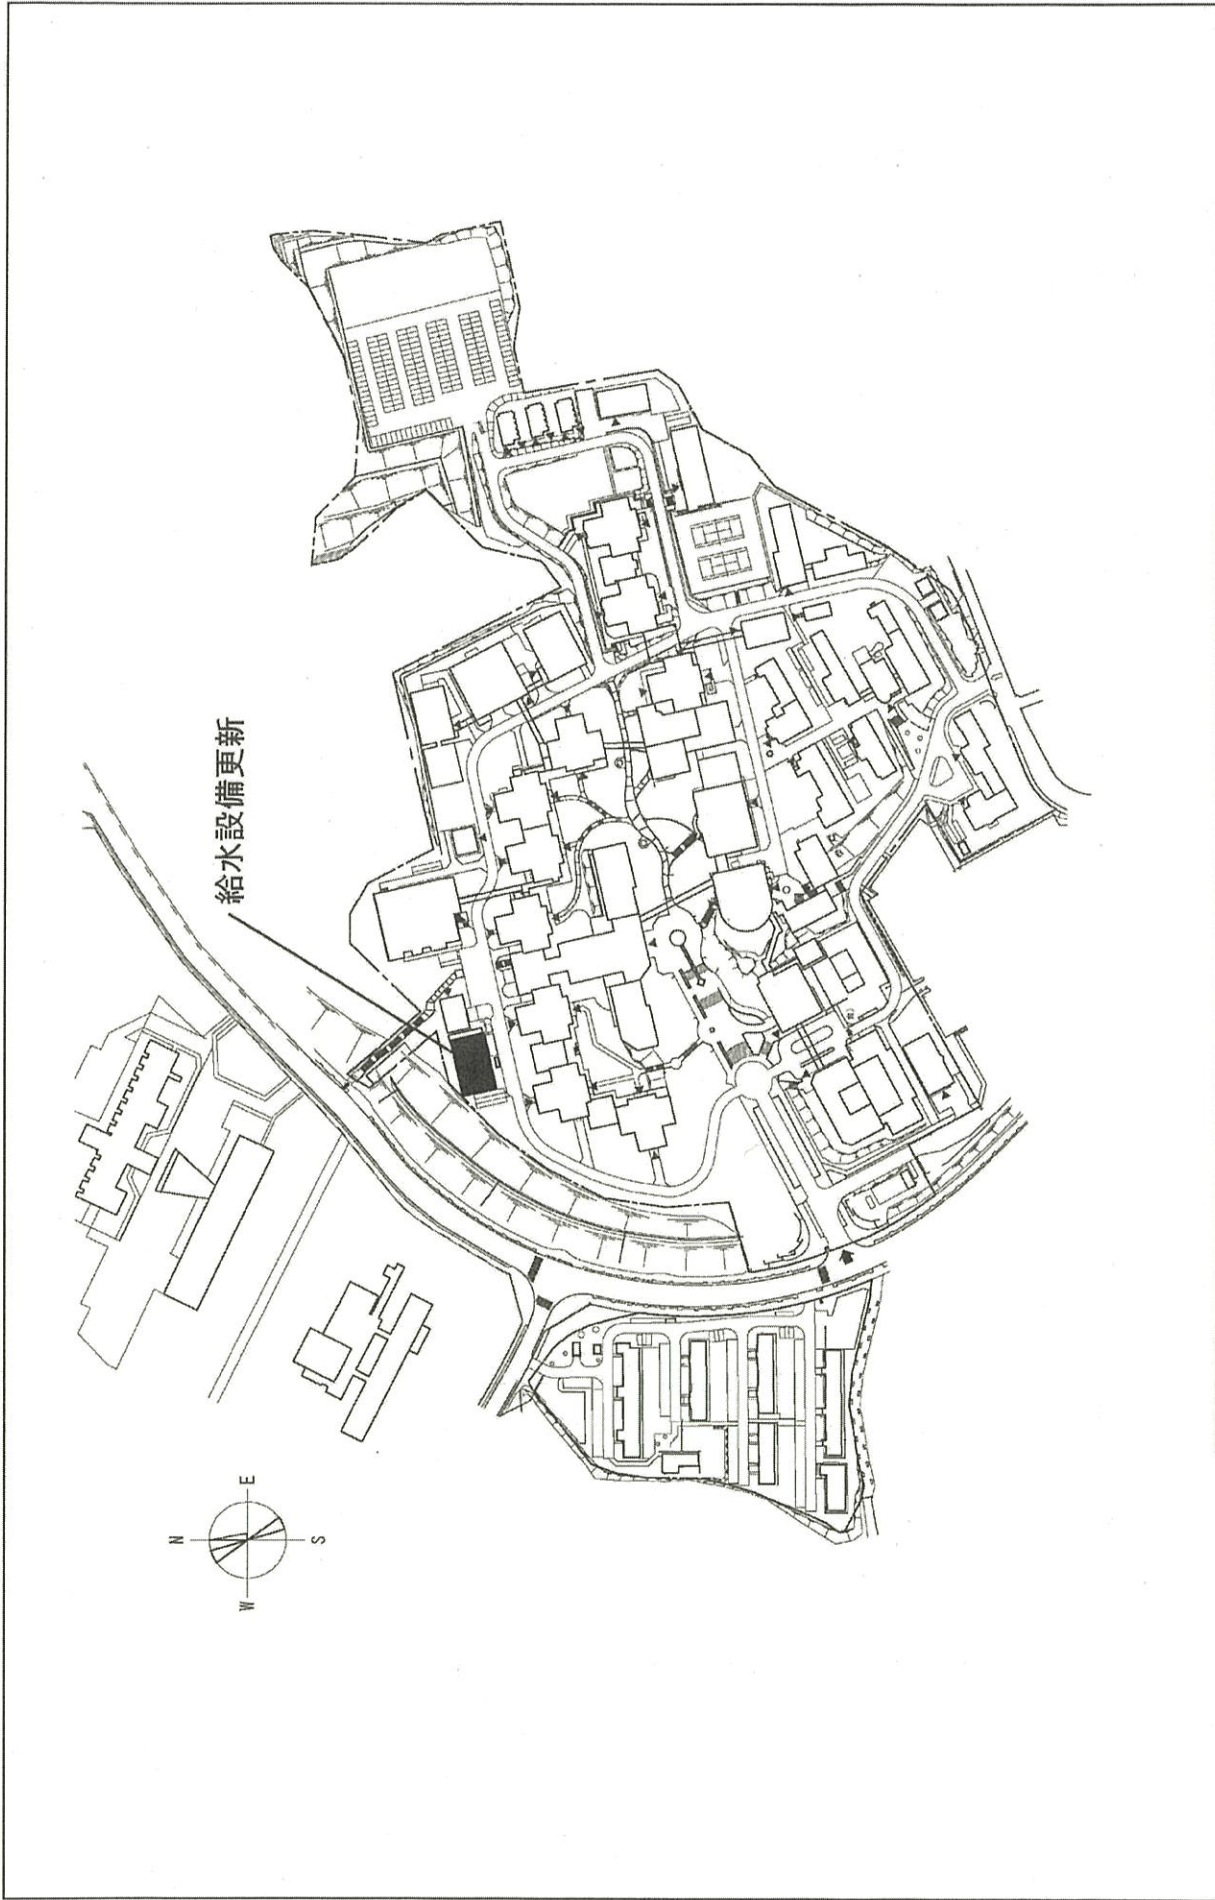

団 地 名	085辰口	事 業 名	北陸先端科学技術大学院大学 (辰口)ライフライン再生(給排水設備)	配 置 図	1/3000
-------	-------	-------	--------------------------------------	-------	--------



団地名	001 生駒団地
事業名	奈良先端科学技術大学院大学(生駒)長寿命化促進事業
配置図	1/4,000




団地名	001 生駒	事業名	奈良先端科学技術大学院大学(生駒) ライフライン再生(給排水設備)	配置図	1/4, 000
-----	--------	-----	--------------------------------------	-----	----------







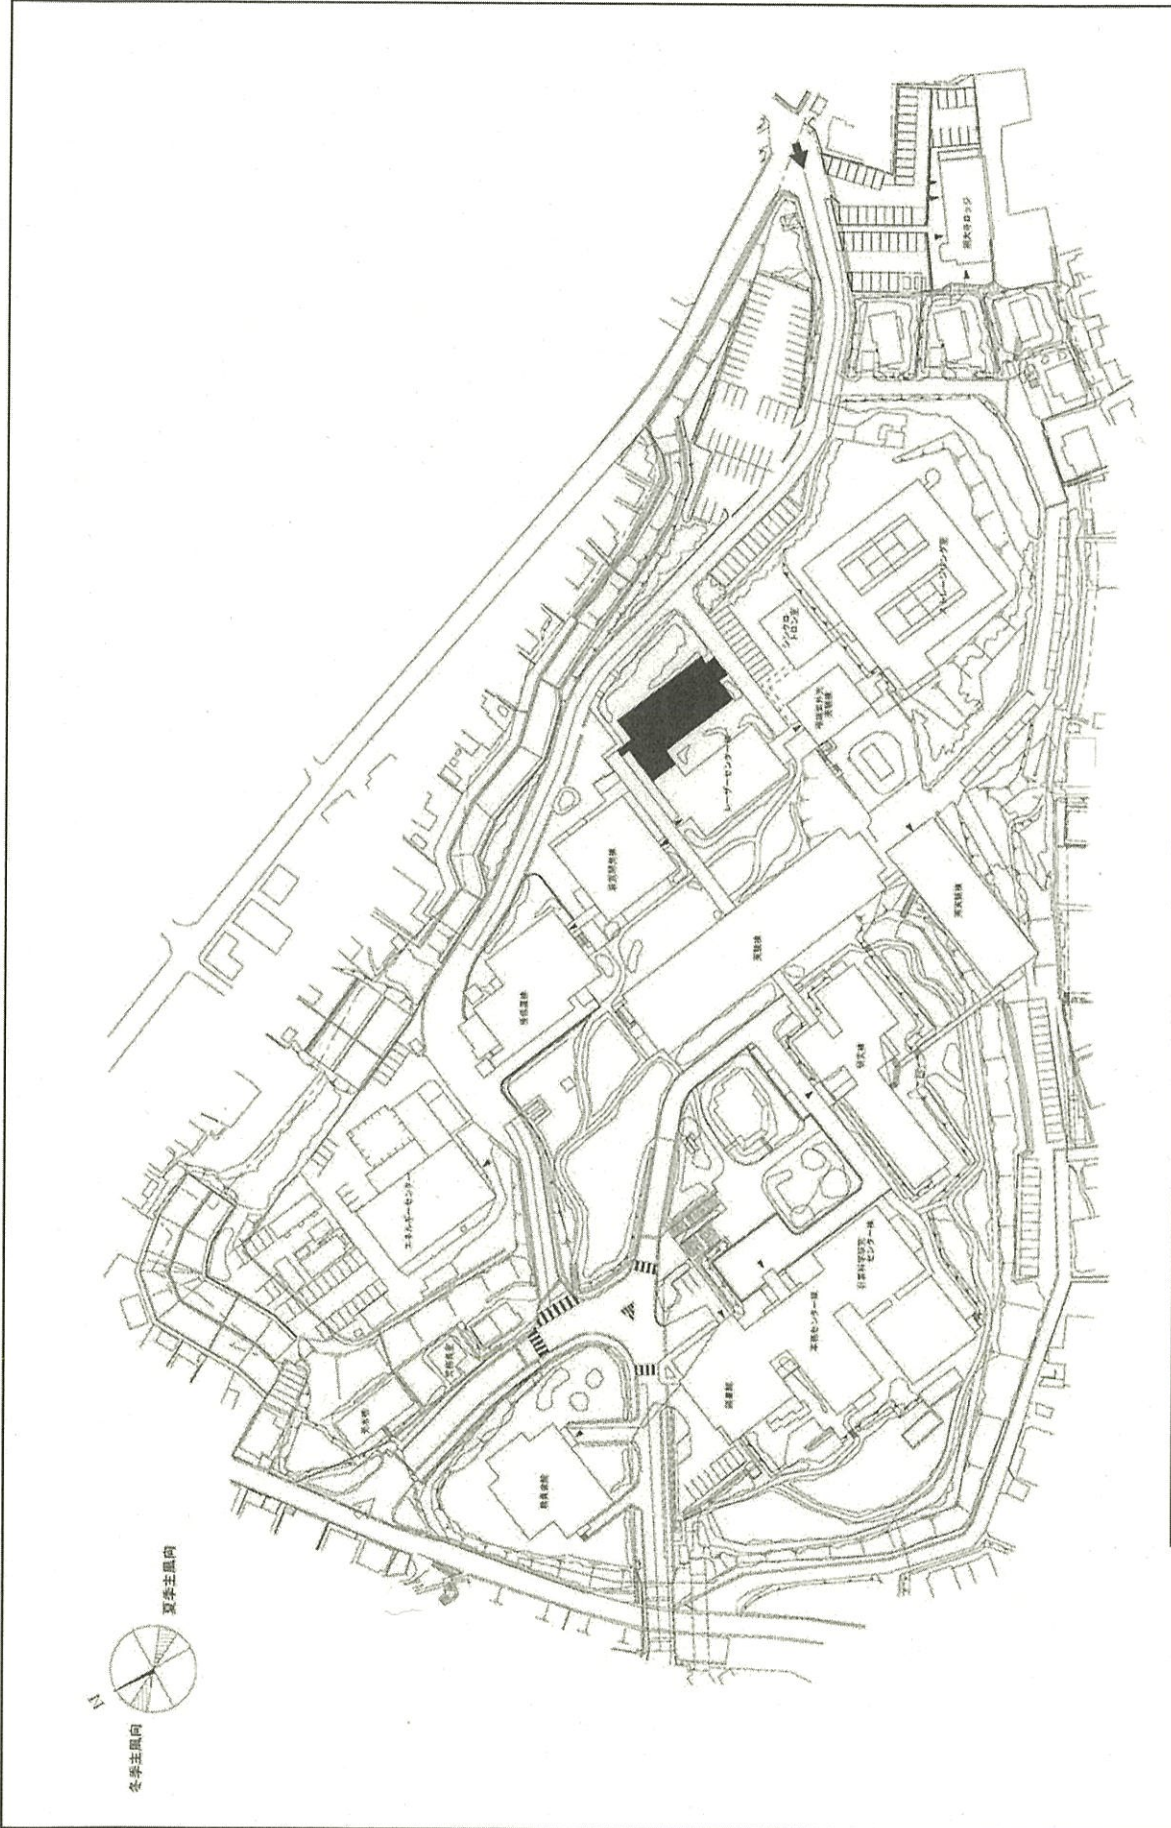

図地名


301 明大寺B

事業名

自然科学研究機構(明大寺)総合研究棟改修Ⅱ(分子研)

配置図

1/2000

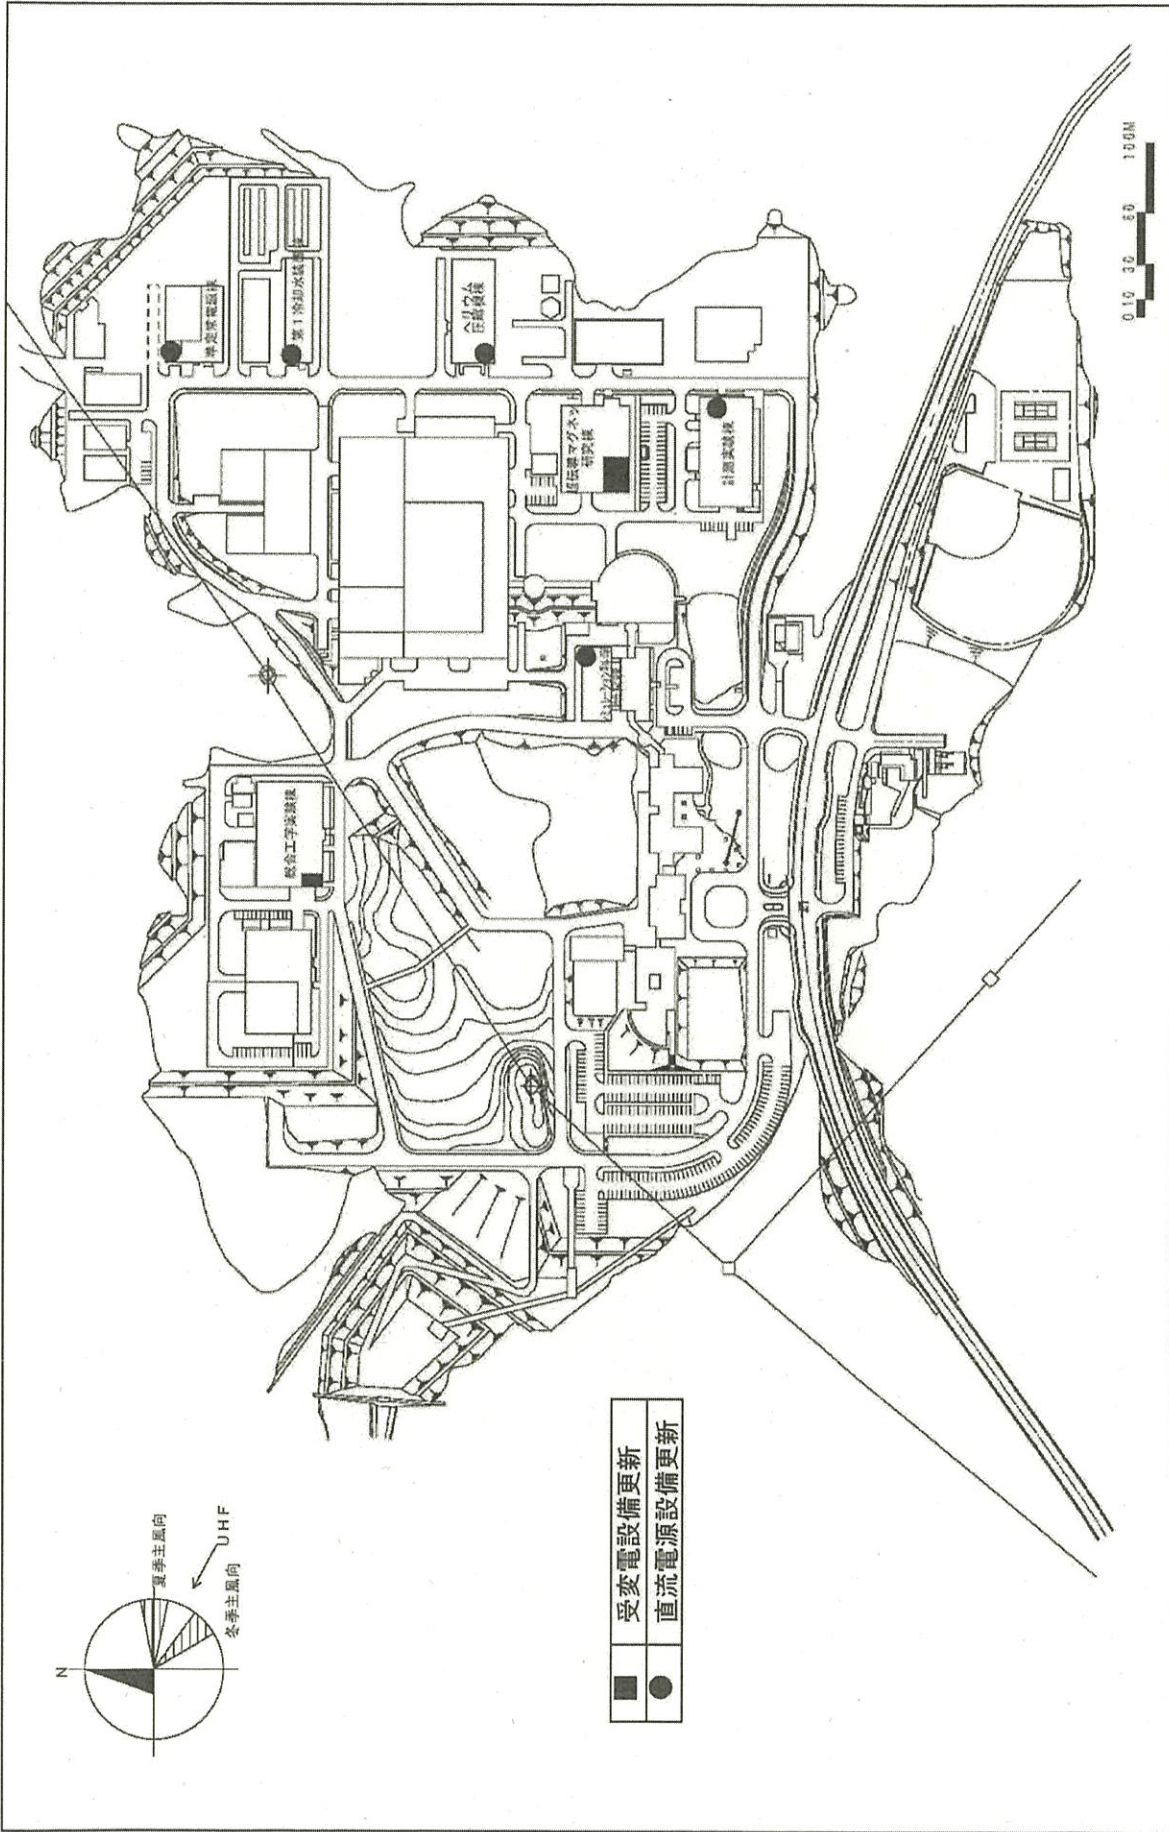


配置図 1/5000

自然科学研究機構(土岐)ライフライン再生(電気設備)

事業名


201 土岐

団地名

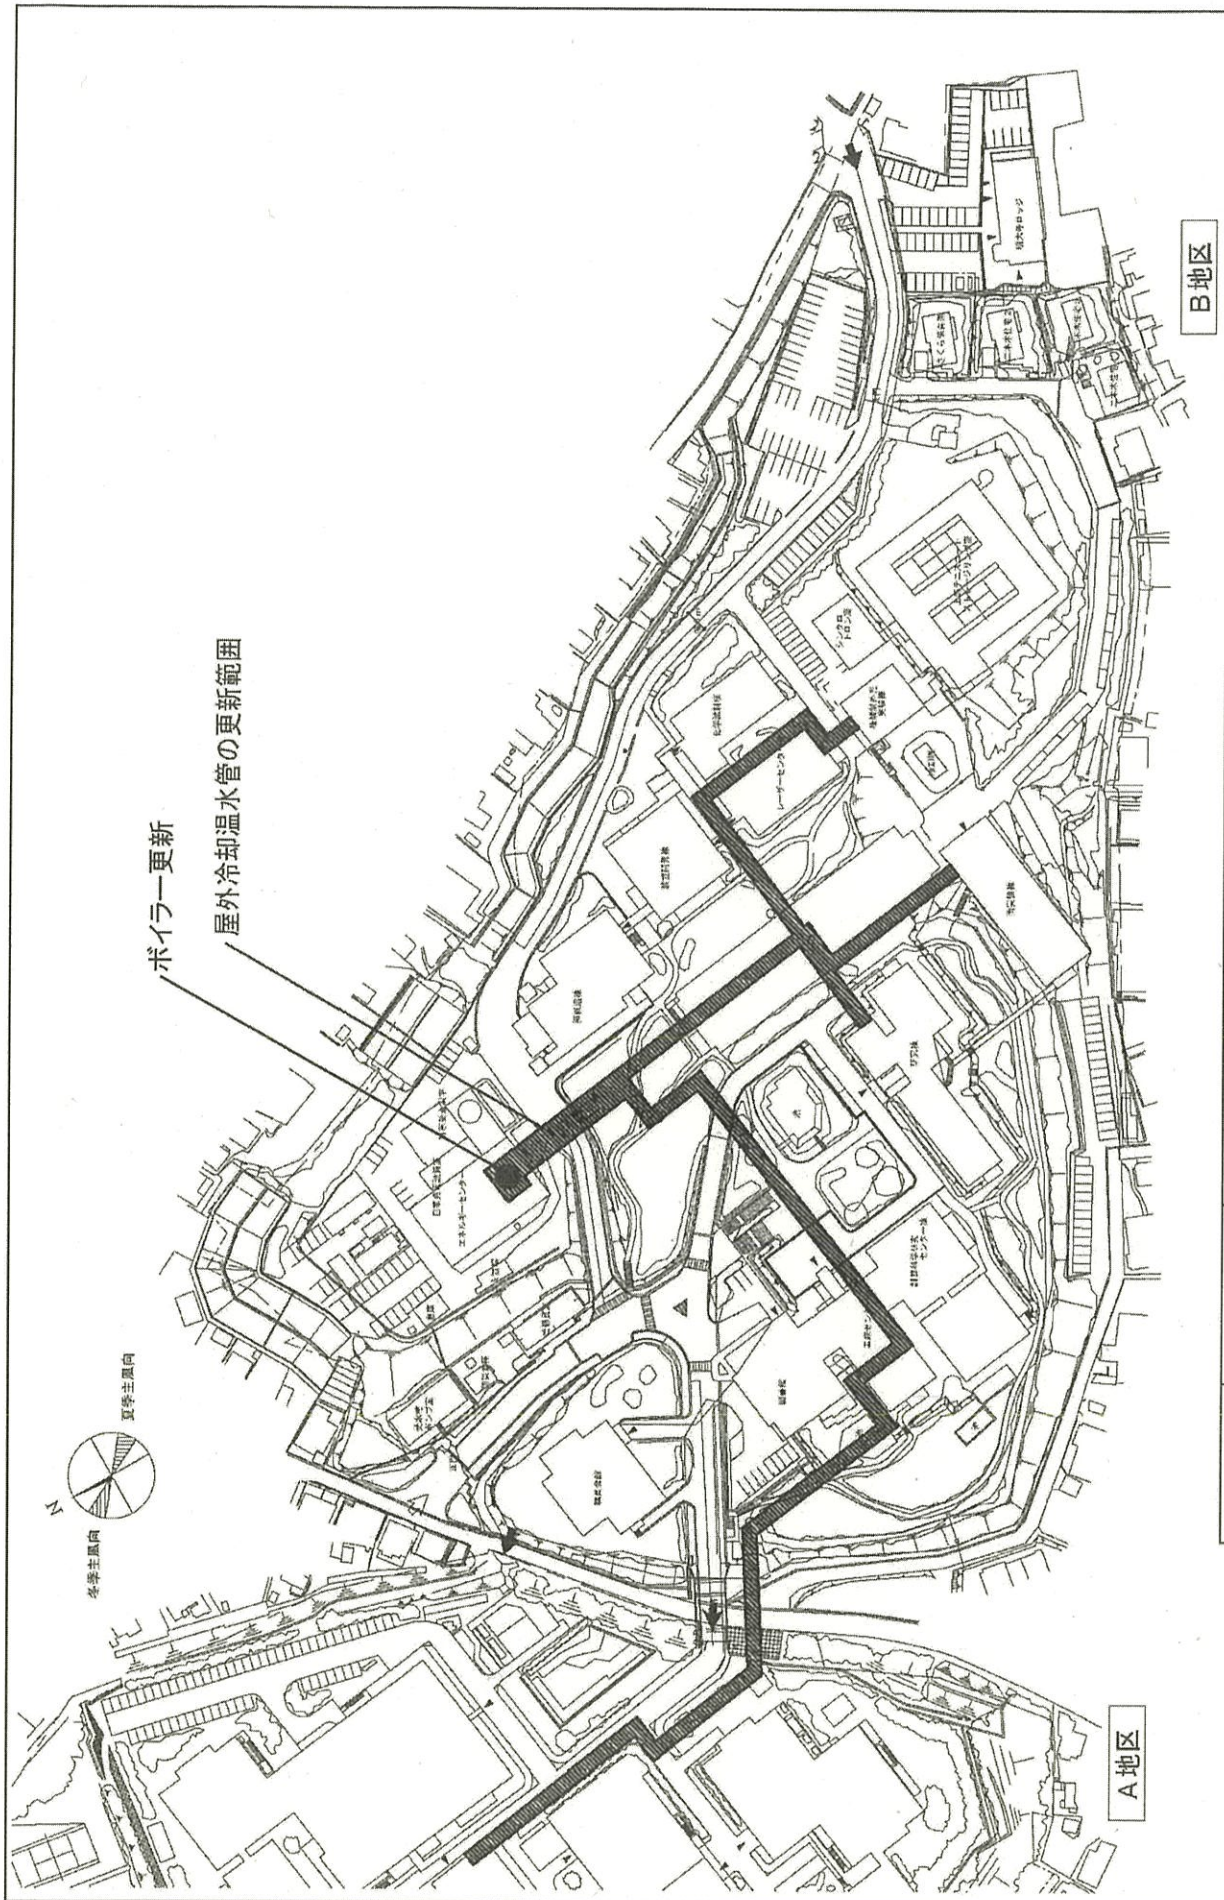

ボイラー更新

 屋外冷却温水管の更新範囲




B地区

A地区


団地名  
304 明大寺A  
301 明大寺B

事業名  
自然科学研究機構(明大寺)ライフライン再生(熱源設備)


配置図  
1/2000

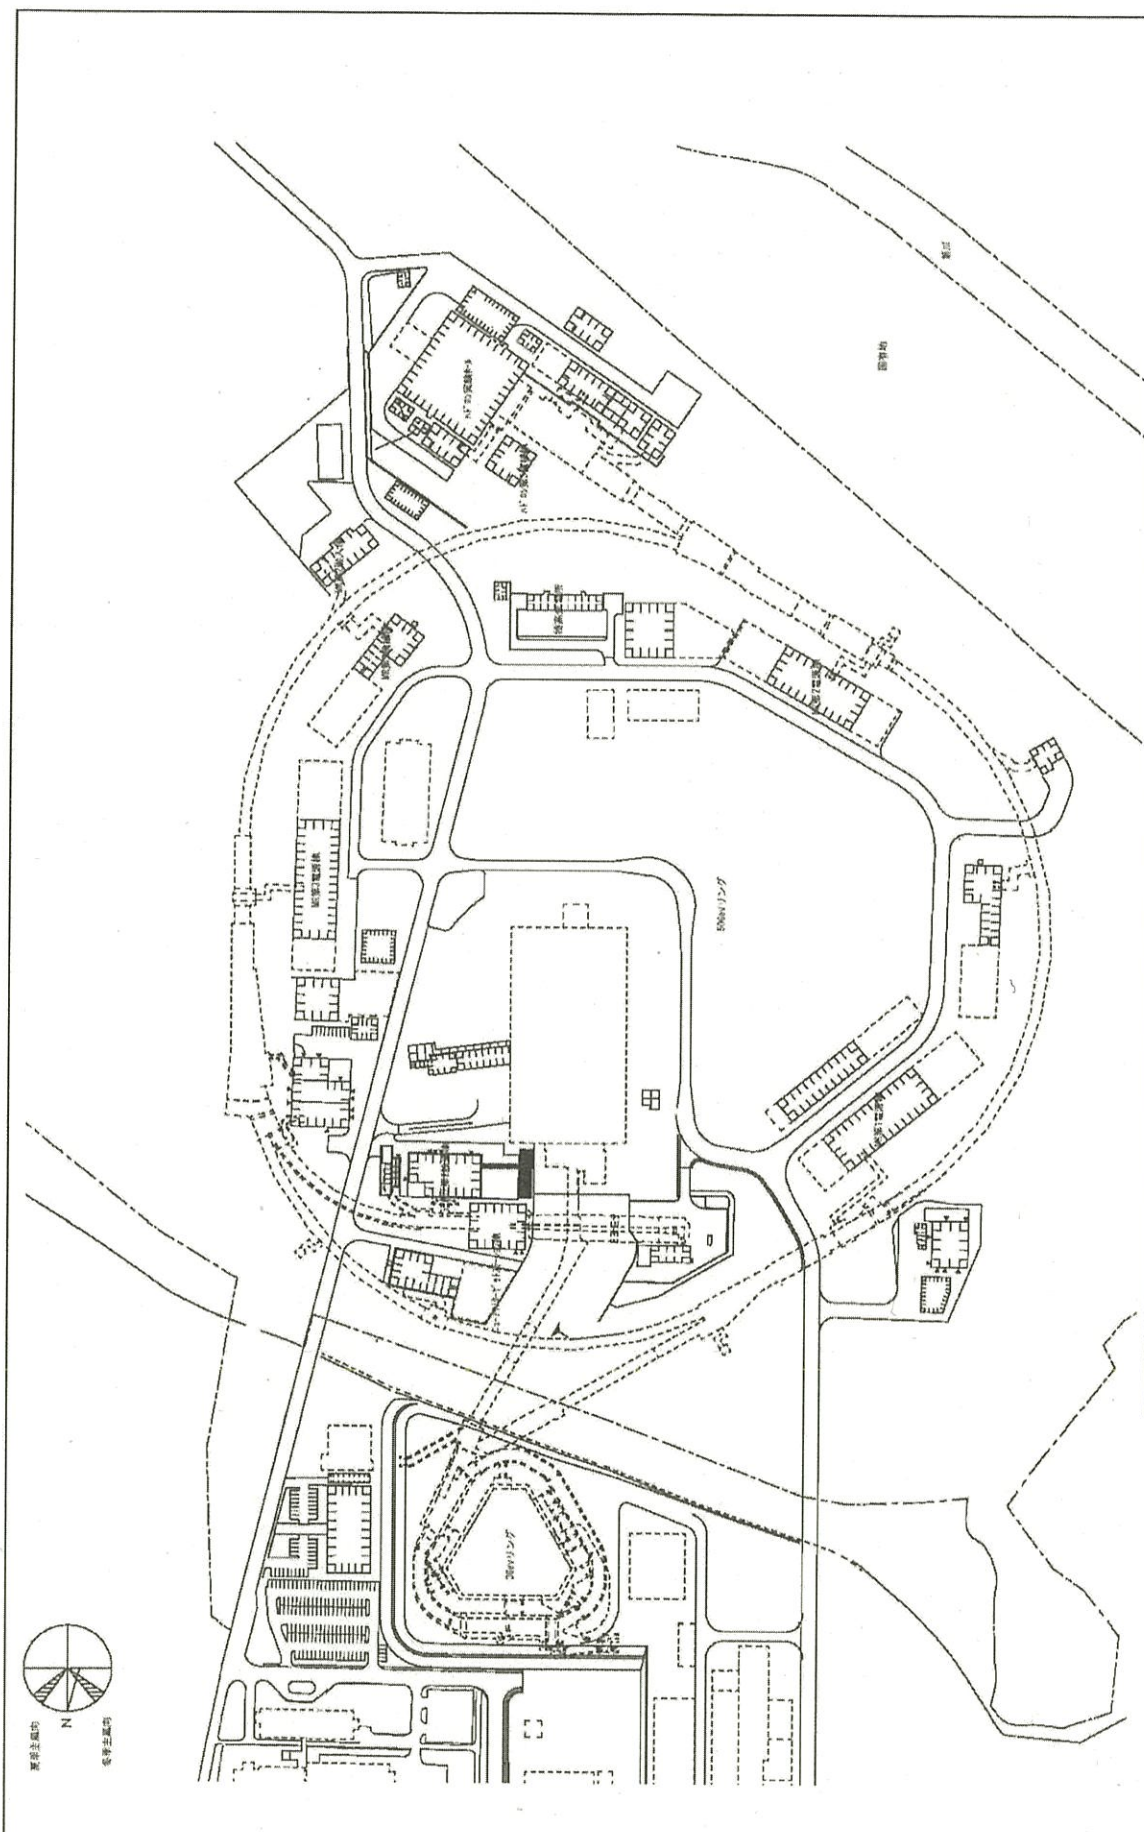


団地名	003 東海	事業名	高エネルギー加速器研究機構 (東海)基幹・環境整備(R)排水処理設備等	配置図	1/4,000
-----	--------	-----	--	-----	---------

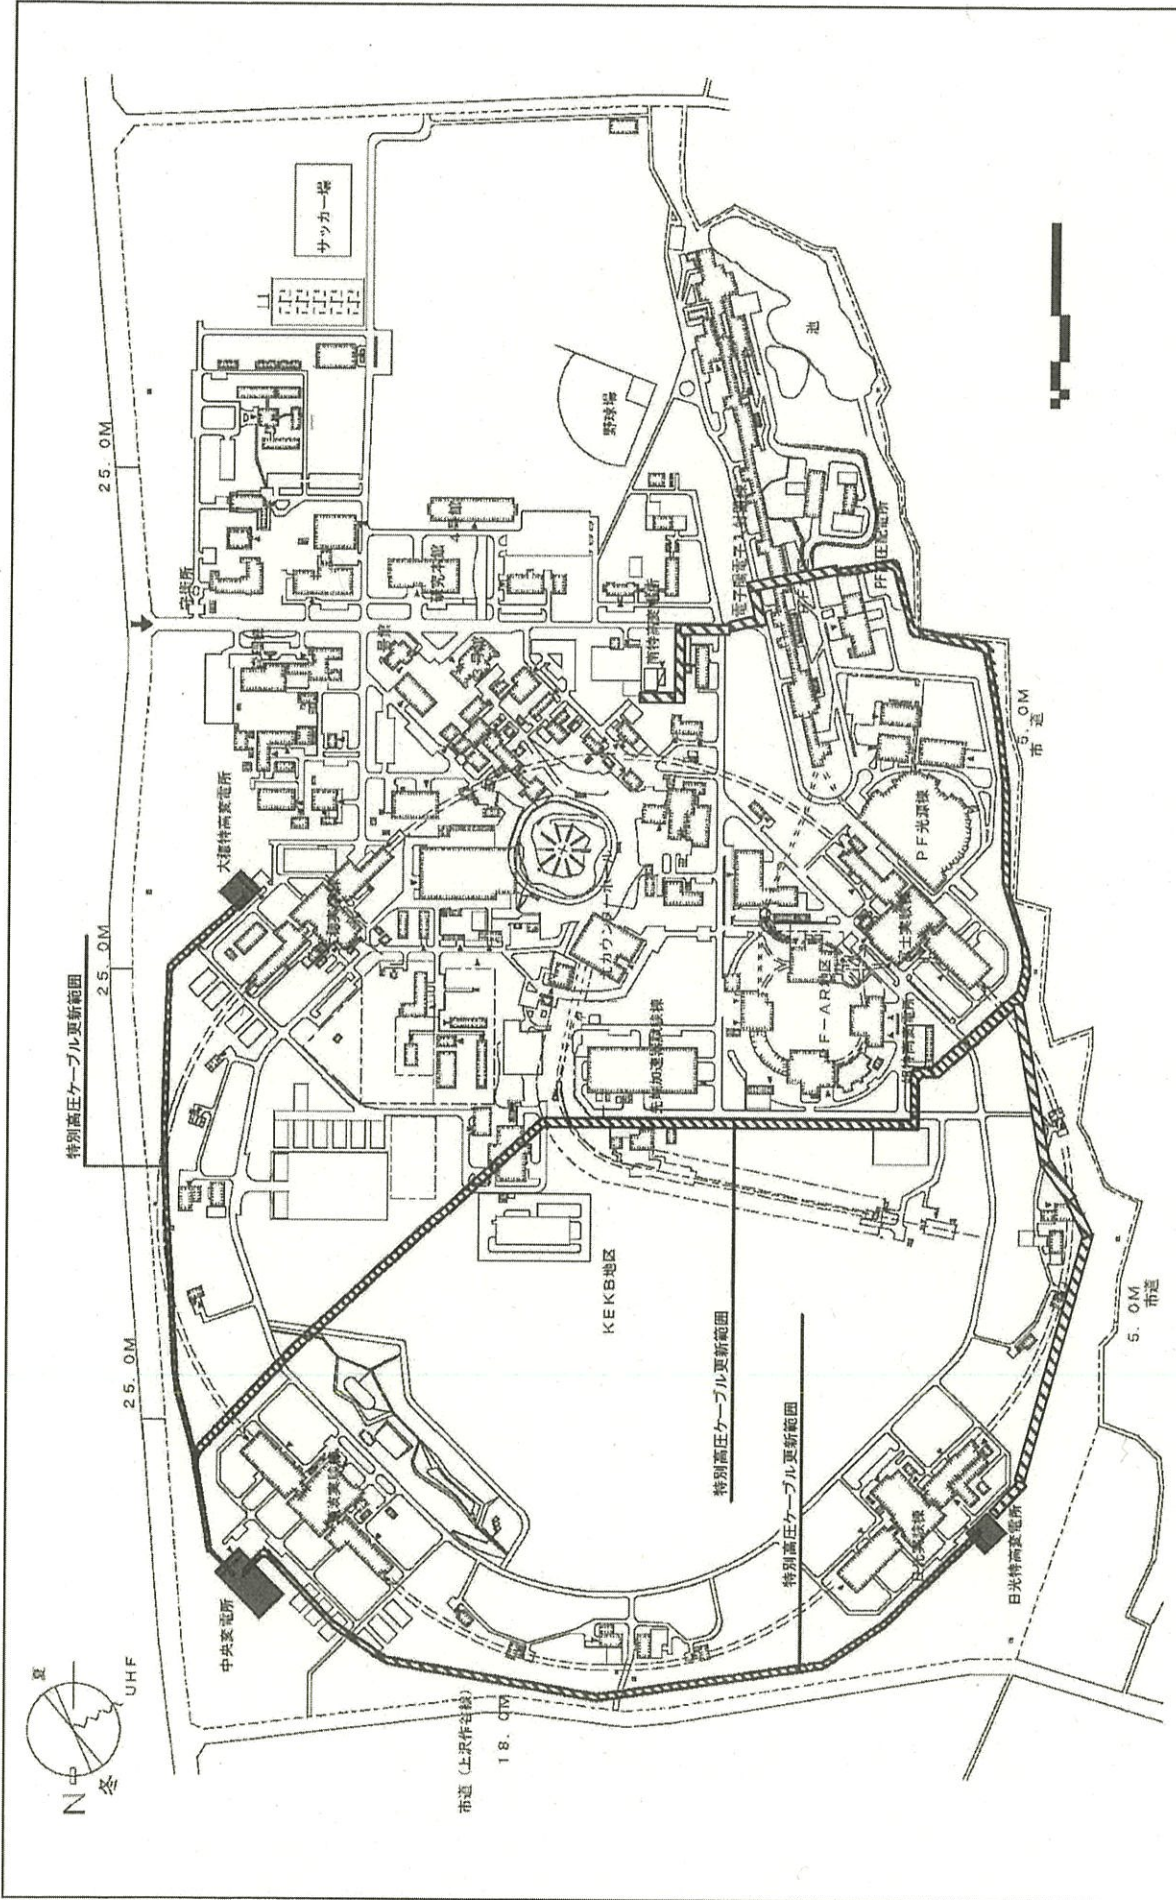


団地名	001 大穂	事業名	高エネルギー加速器研究機構 ライフライン再生(電気設備)	配置図	1/8,000
-----	--------	-----	---------------------------------	-----	---------

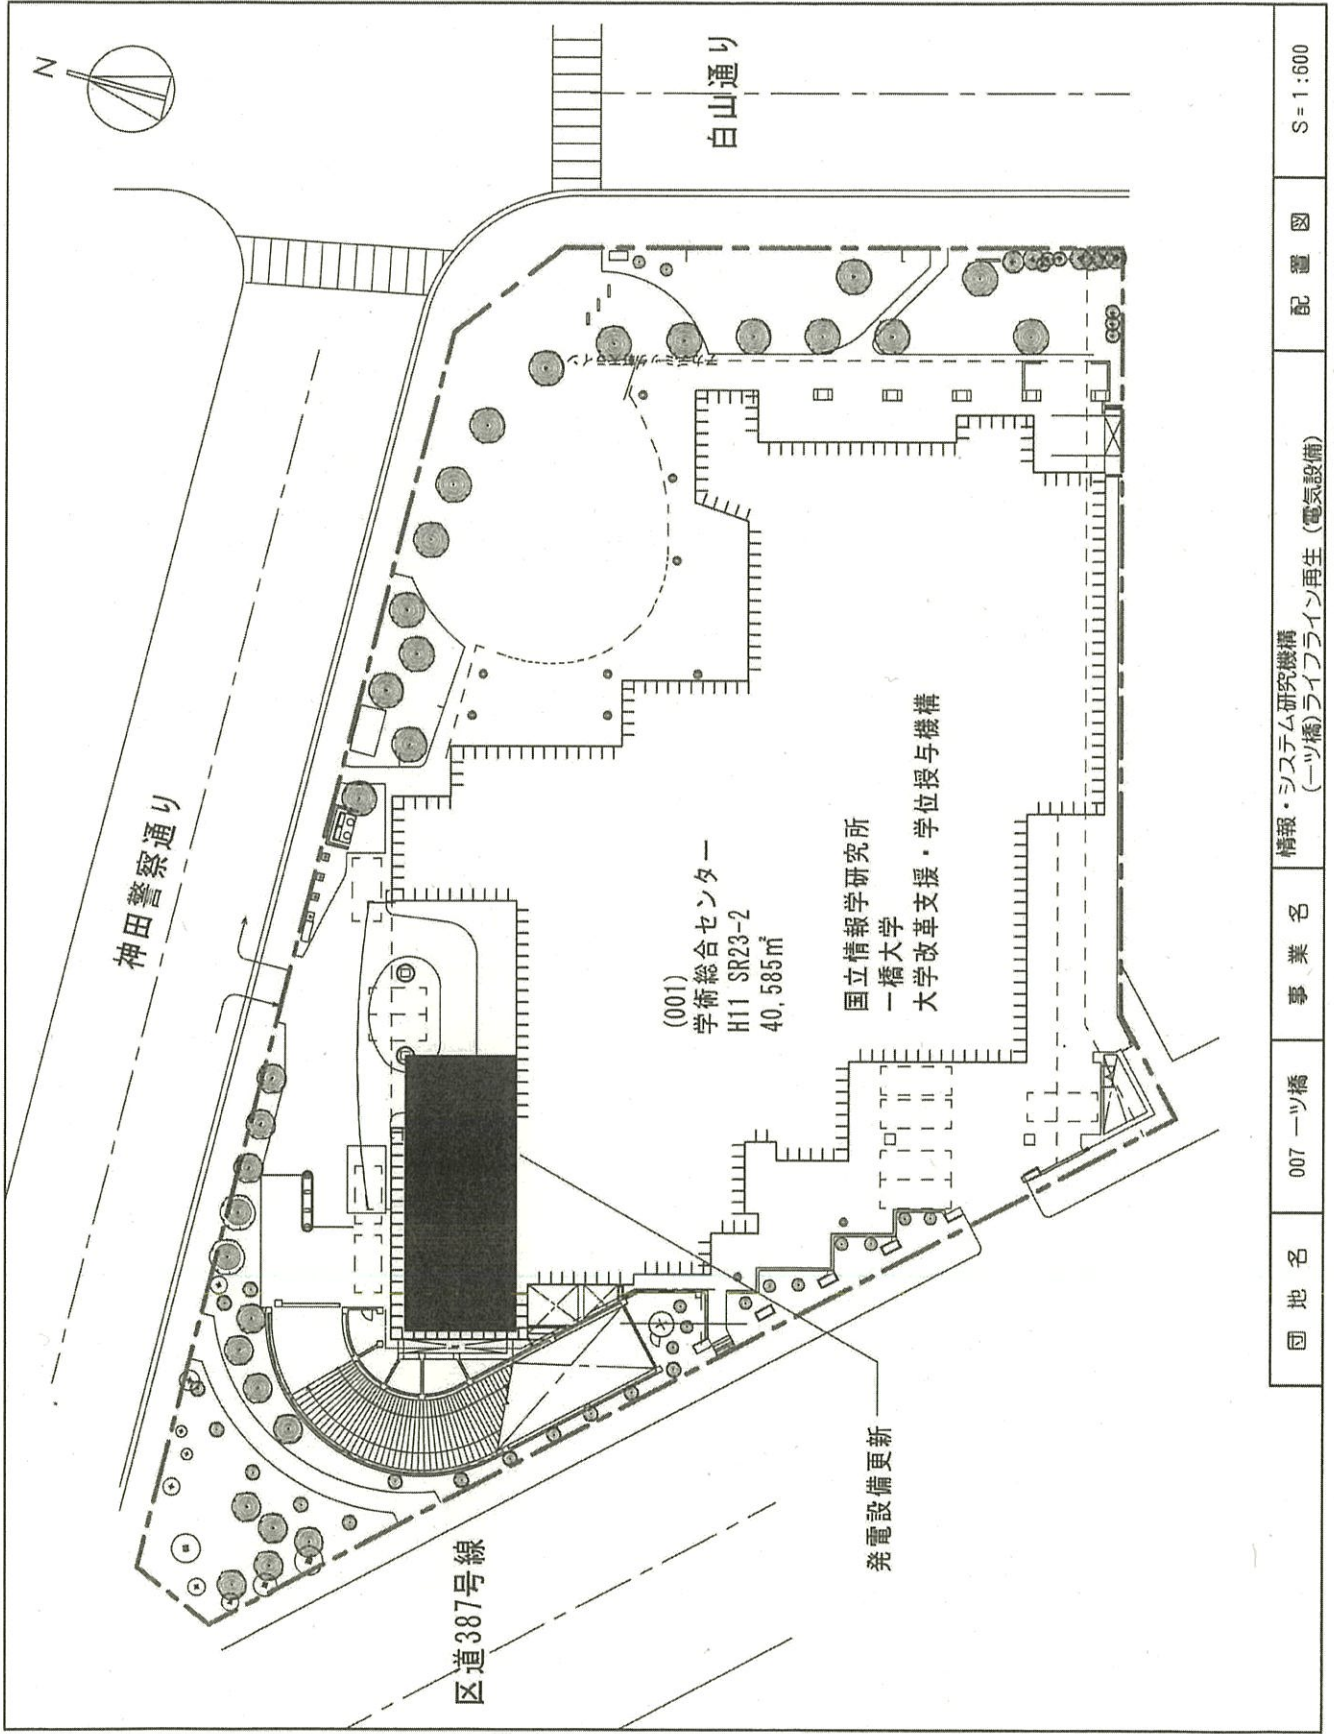

団地名	007 一ツ橋	事業名	情報・システム研究機構 (一ツ橋) ライフライン再生 (電気設備)	配置図	S = 1:600
-----	---------	-----	--------------------------------------	-----	-----------


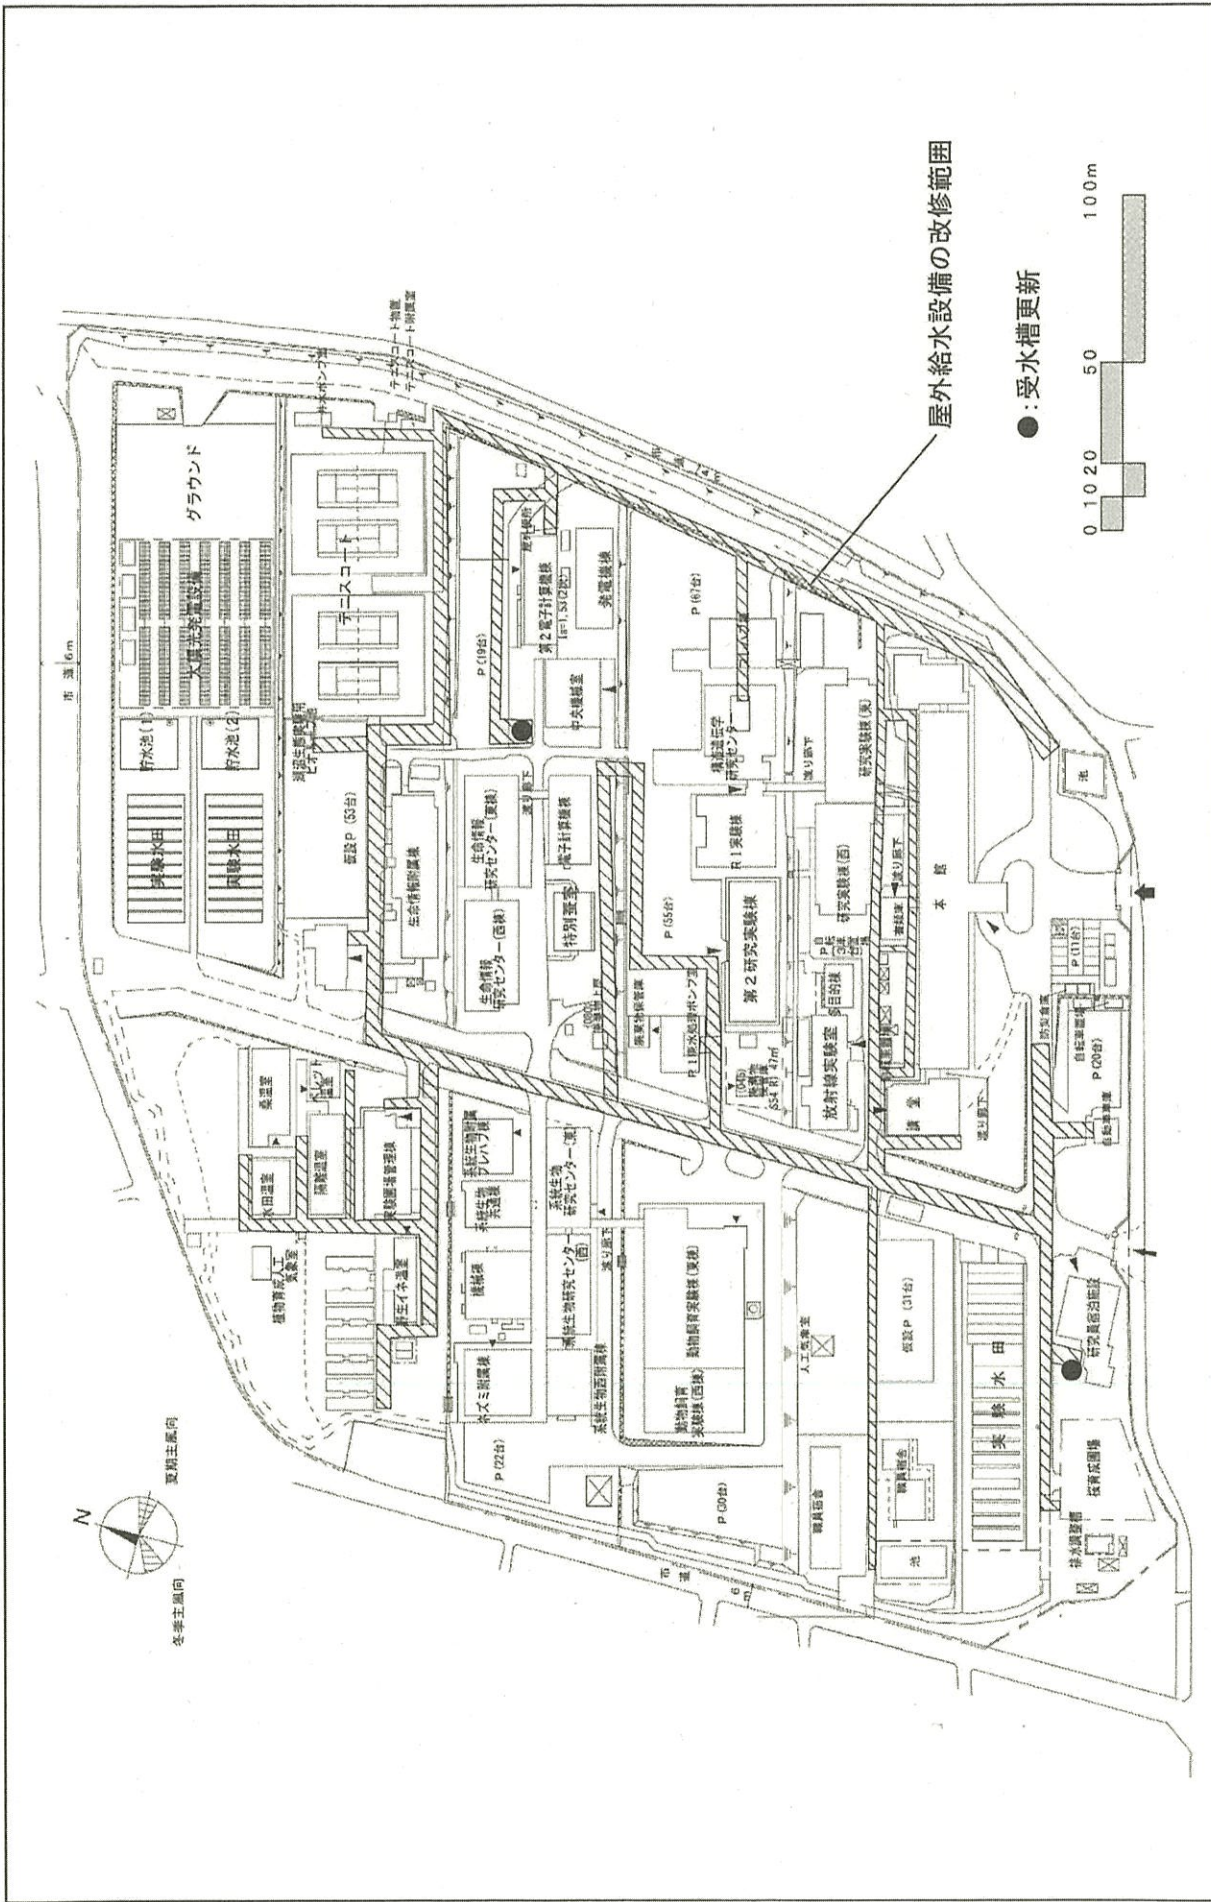


団地名	009谷田1	事業名	情報・システム研究機構(谷田) ライフライン再生(給排水設備)	配置図	1/2000
-----	--------	-----	---------------------------------	-----	--------

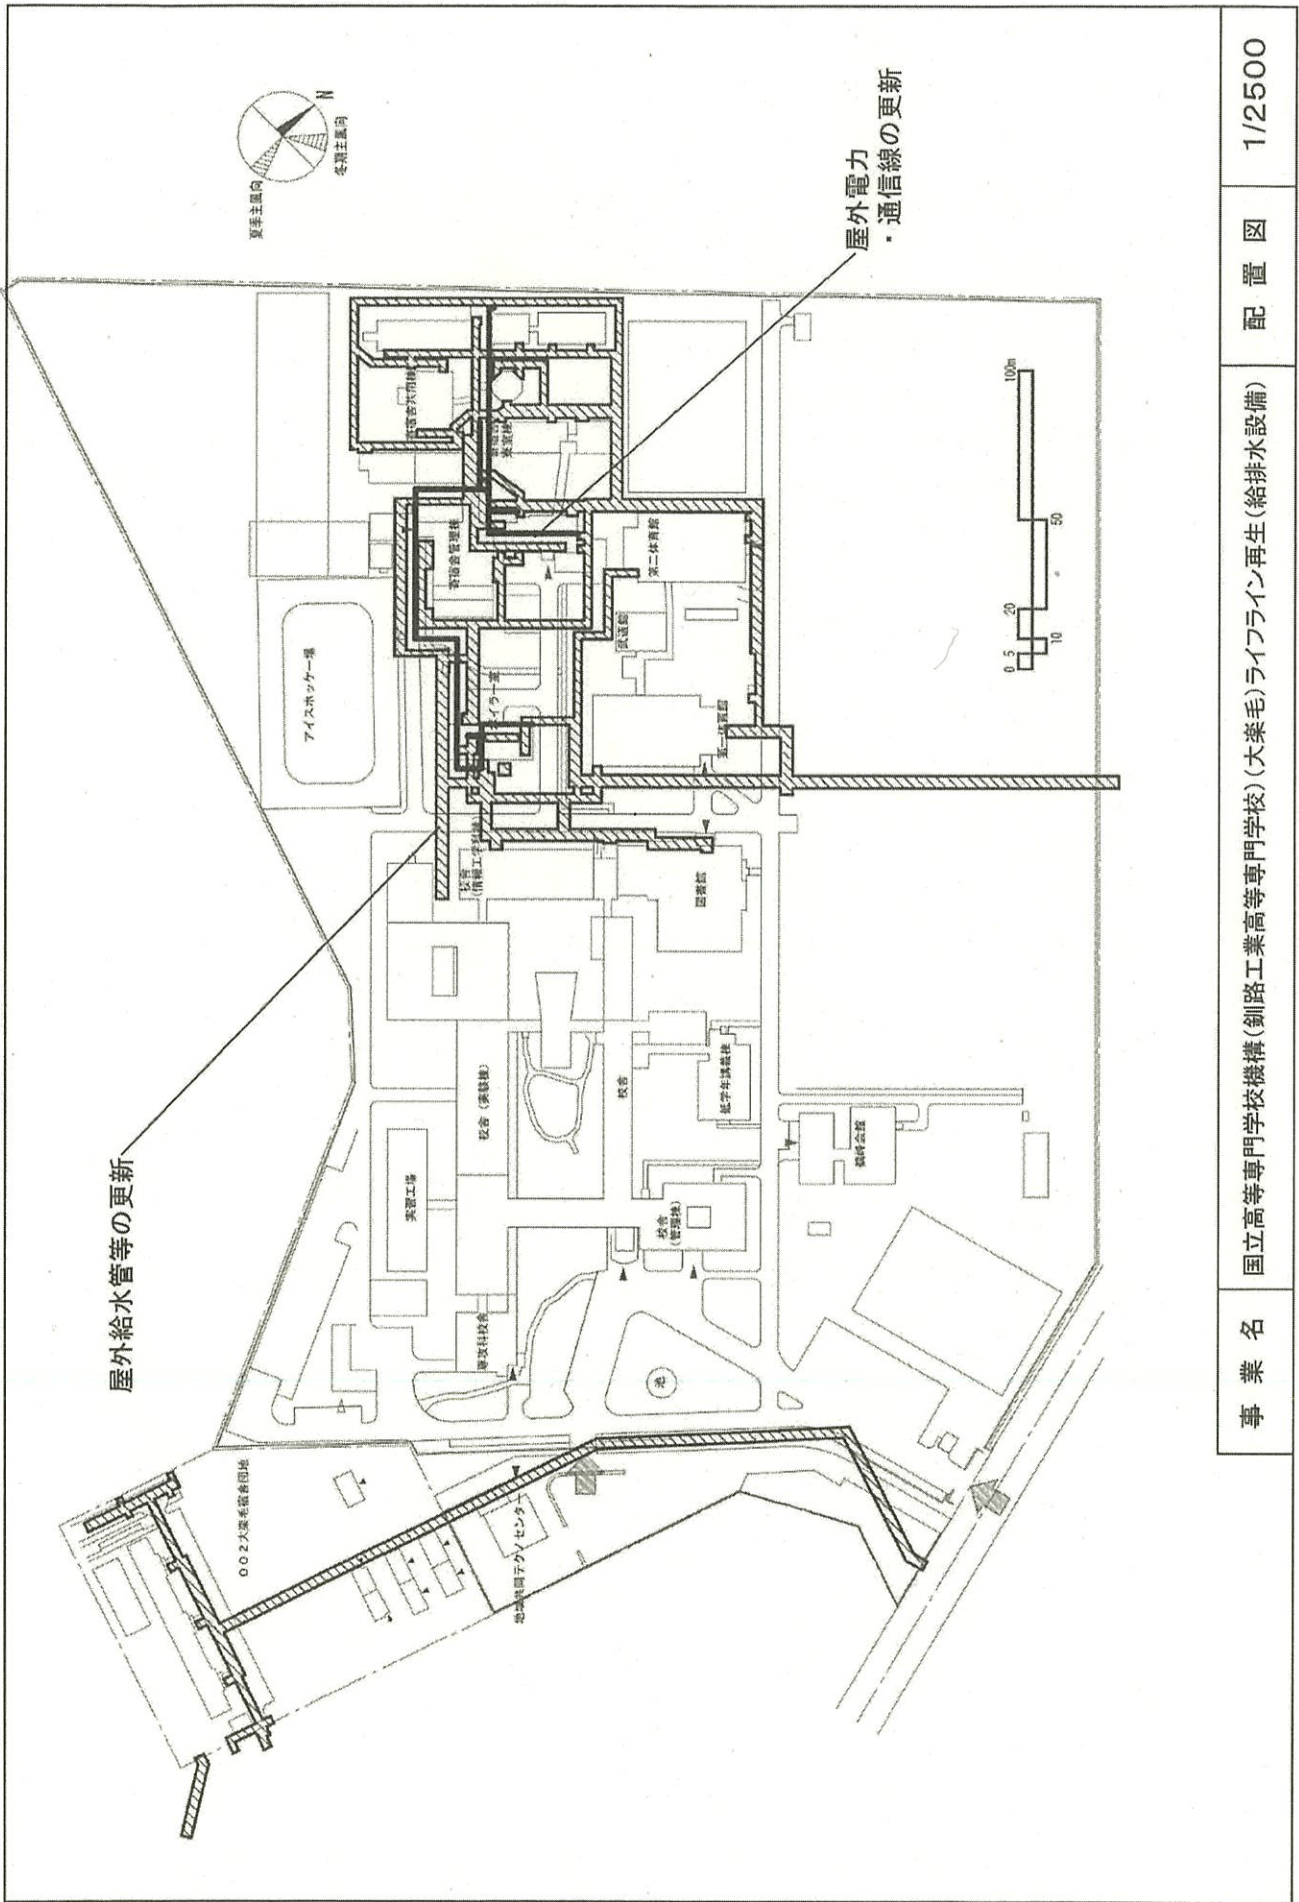

 
事業名 国立高等専門学校機構(釧路工業高等専門学校)(大楽毛)ライフライン再生(給排水設備) 配置図 1/2500



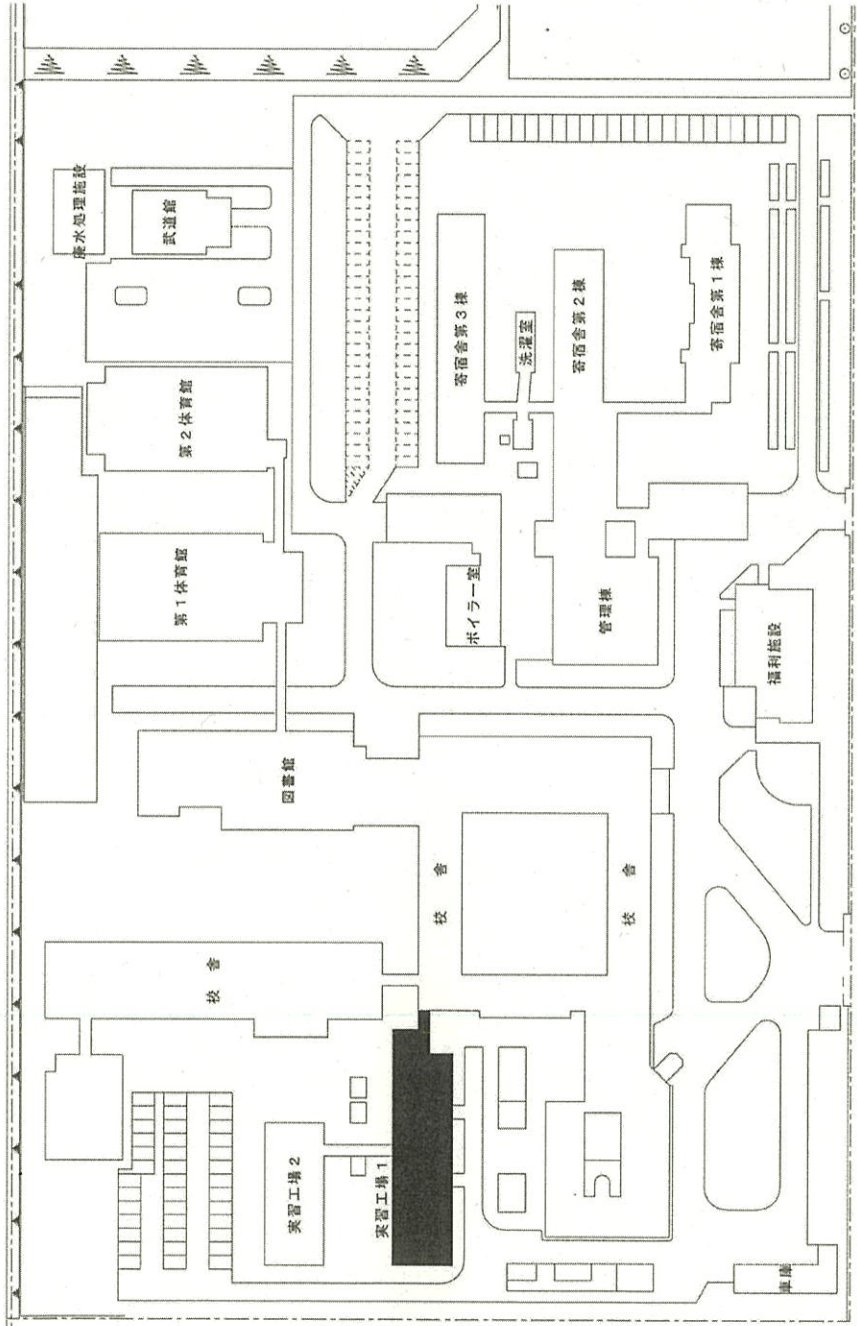

団地名	001 春光台	事業名	国立高等専門学校機構(旭川工業高等専門学校) (春光台)実習棟改修	配置図	1/1,000
-----	---------	-----	--------------------------------------	-----	---------



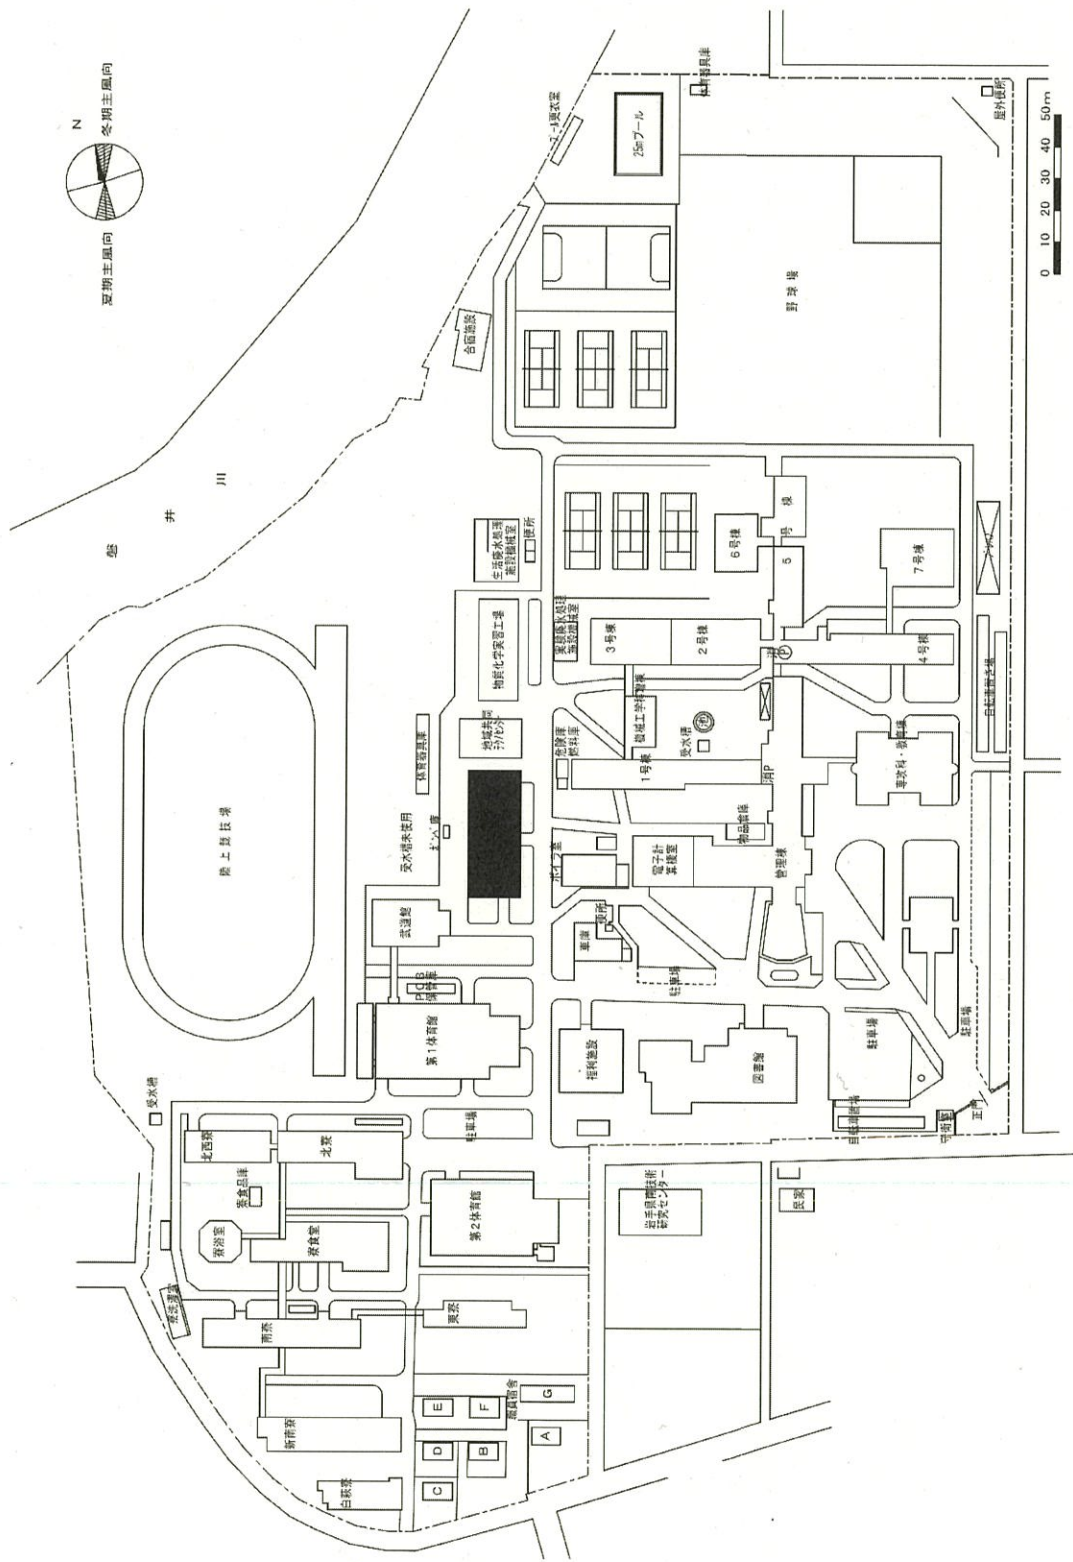


団地名 001 高梨中央

事業名 国立高等専門学校機構(一関工業高等専門学校)

(高梨中央)実習棟改修

配置図

1/2000

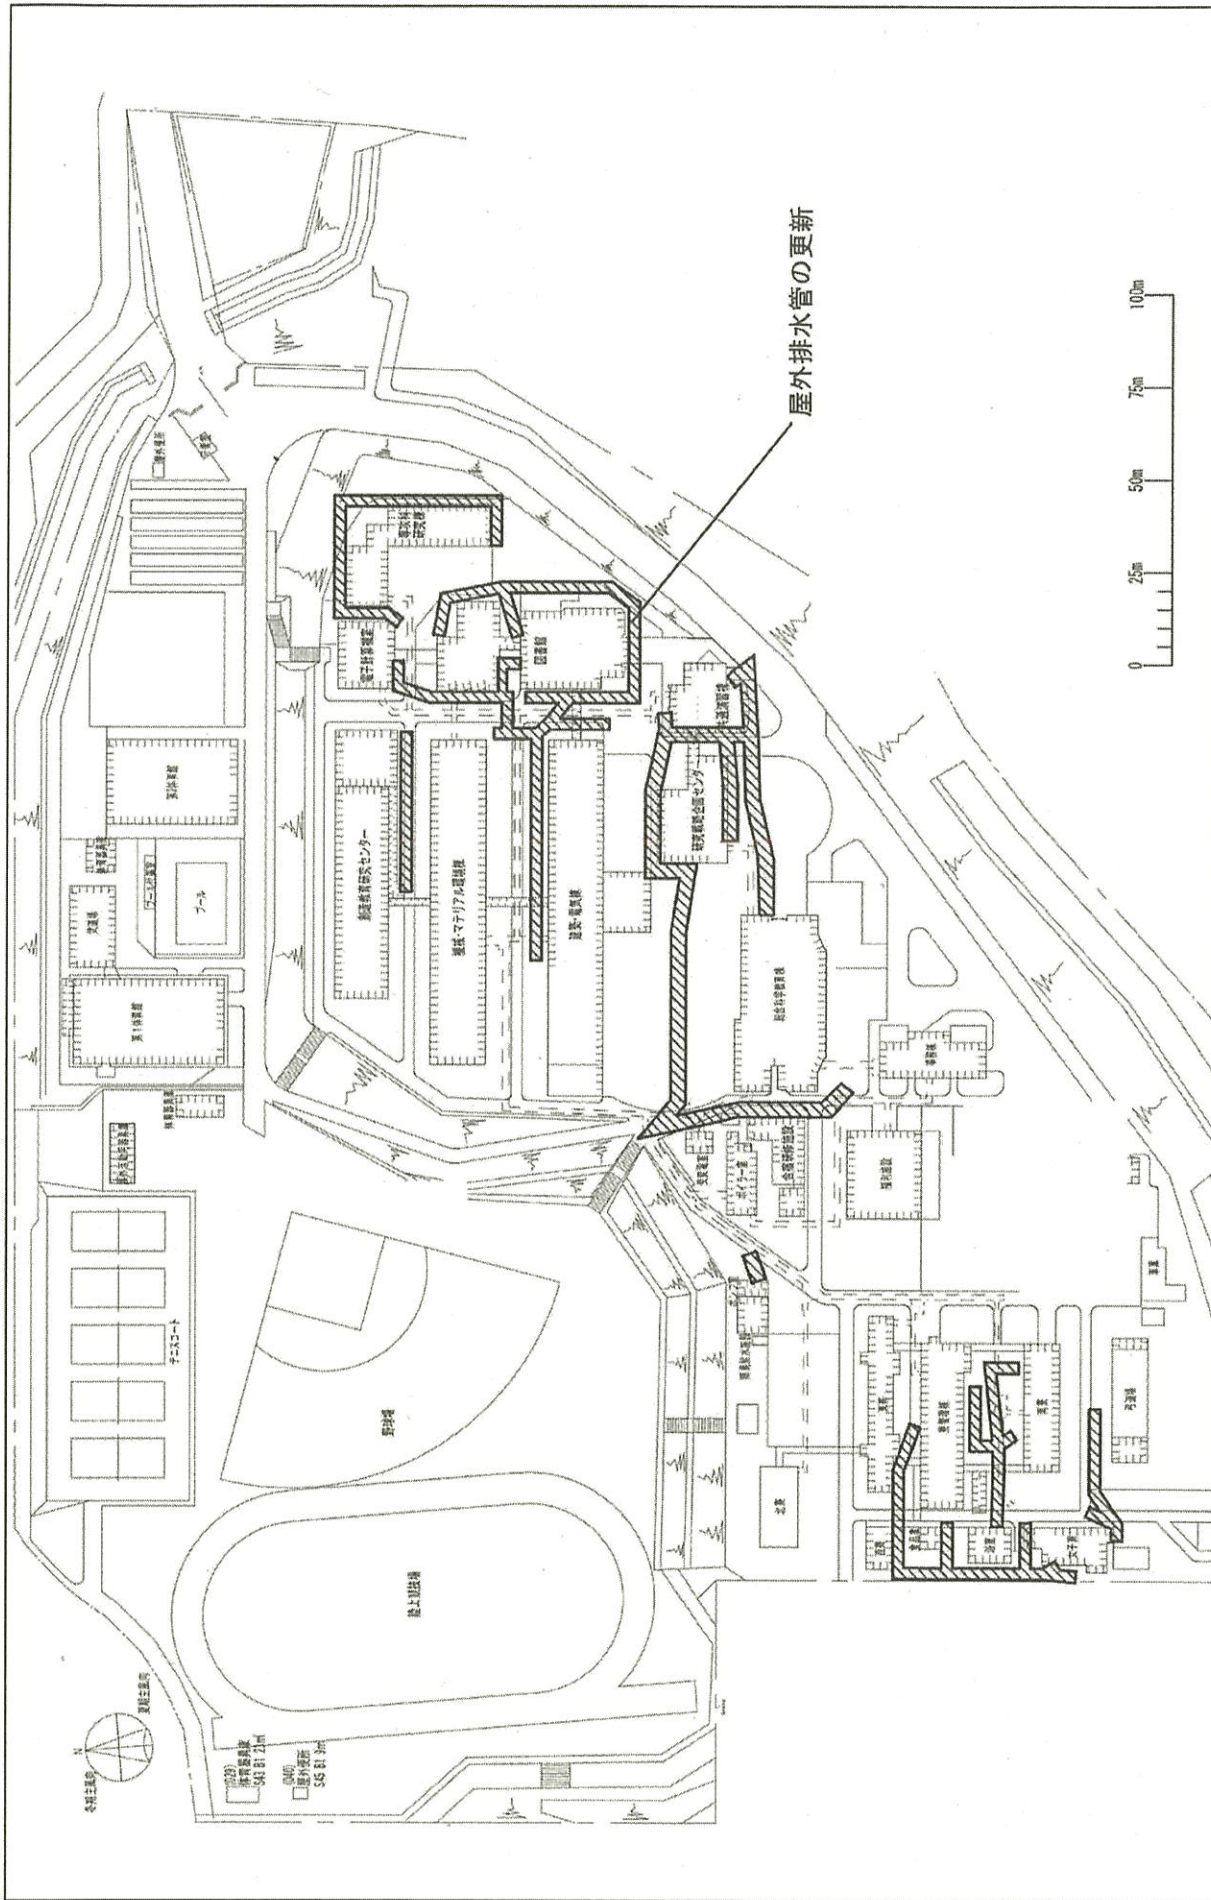

1/2000

配置図


国立高等専門学校機構(仙台高等専門学校)  
(愛島)ライフライン再生(給排水設備)

事業名


002愛島

団地名




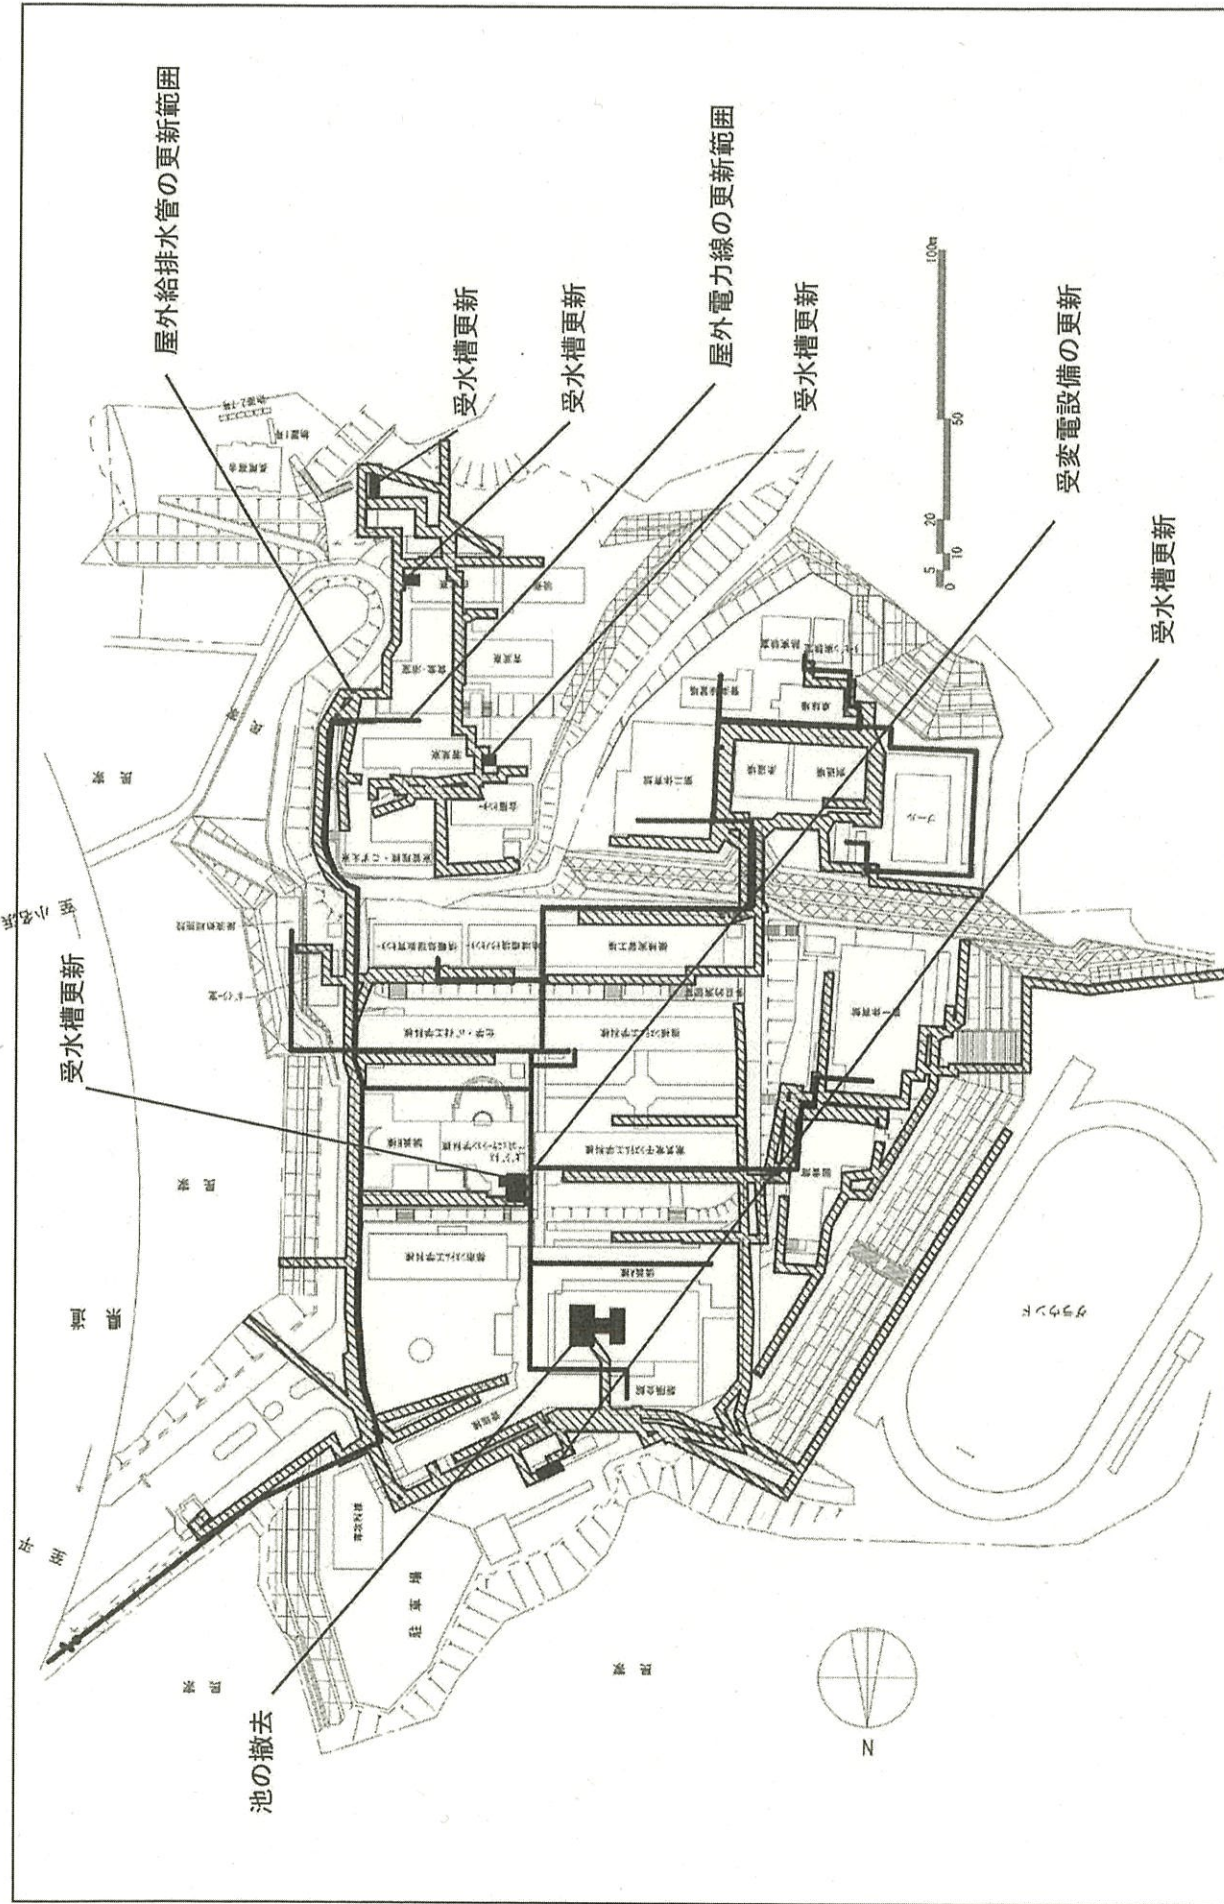

団地名	001長尾	事業名	国立高等専門学校機構(福島工業高等専門学校) (長尾)ライフライン再生(給排水設備)	配置図	1/2000
-----	-------	-----	---	-----	--------

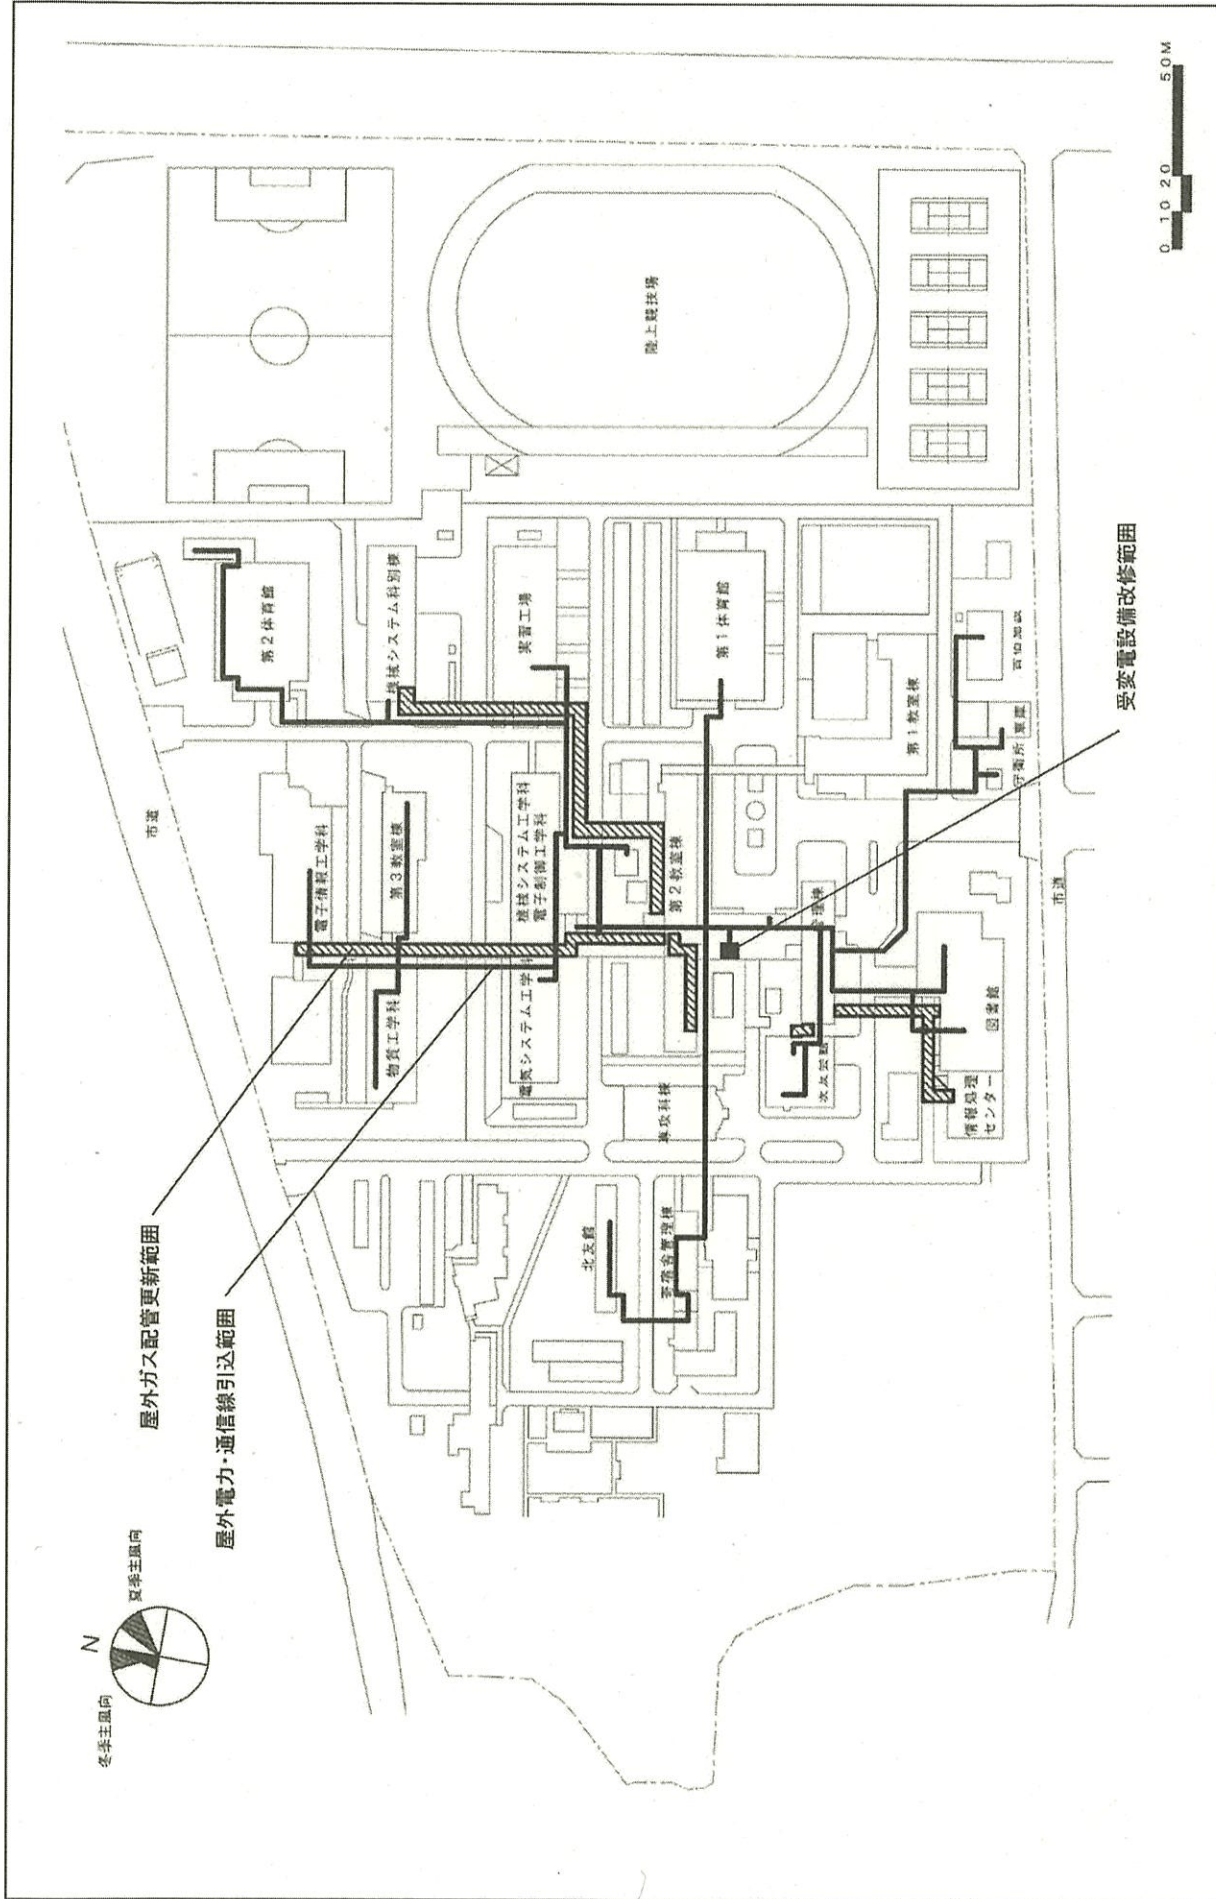

団地名	001中根	事業名	国立高等専門学校機構(茨城工業高等専門学校) (中根)ライフライン再生(電気設備)	配置図	1/2000
-----	-------	-----	--	-----	--------

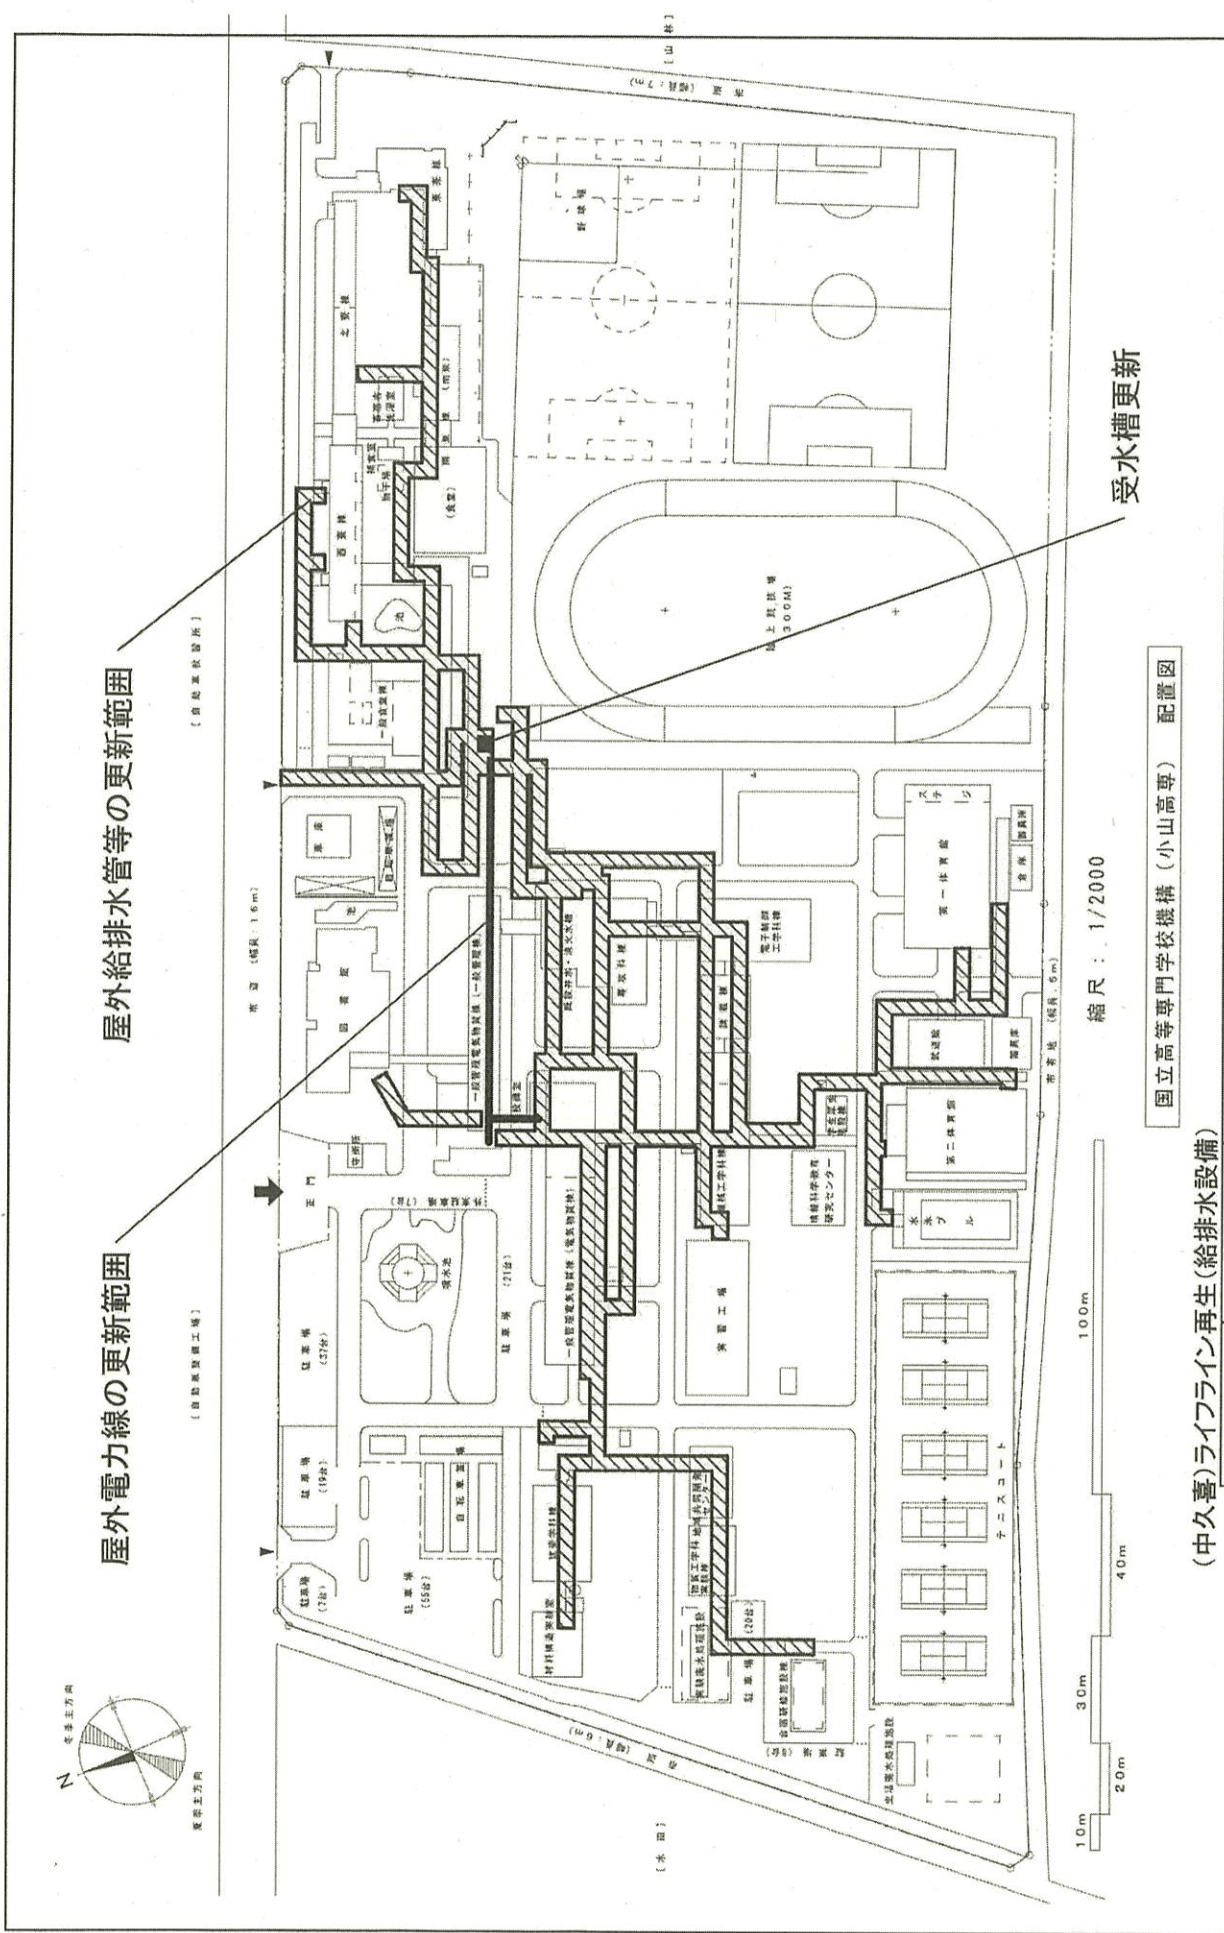


団地名	001 中久喜	事業名	国立高等学校機構(小山工業高等専門学校) (中久喜)ライフライン再生(給排水設備)	配置図	1/2000
-----	---------	-----	--	-----	--------

(中久喜)ライフライン再生(給排水設備)



屋外排水管の更新範囲

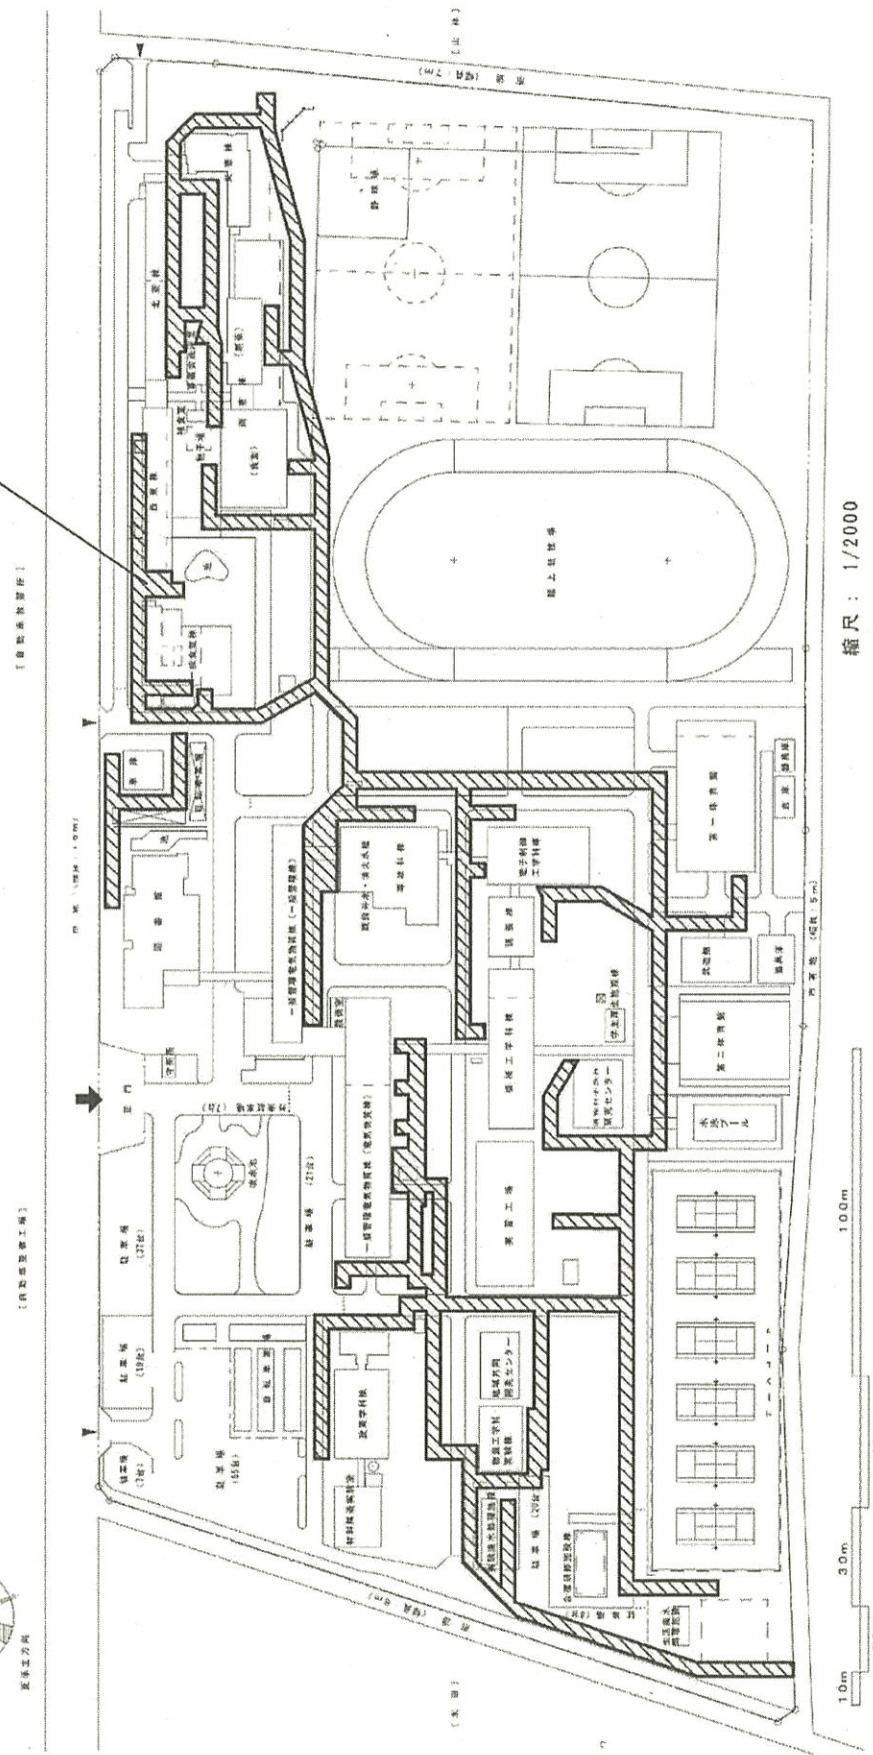


縮尺： 1/2000

国立高等専門学校機構（小山高专） 配置図

(中久喜)ライブライン再生(給排水設備)

1/2000	配置図	国立高等専門学校機構(小山工業高等専門学校) (中久喜)ライブライン再生(給排水設備)	事業名	001 中久喜	(中久喜)ライブライン再生(給排水設備)
--------	-----	--	-----	---------	----------------------


屋外排水管の更新範囲

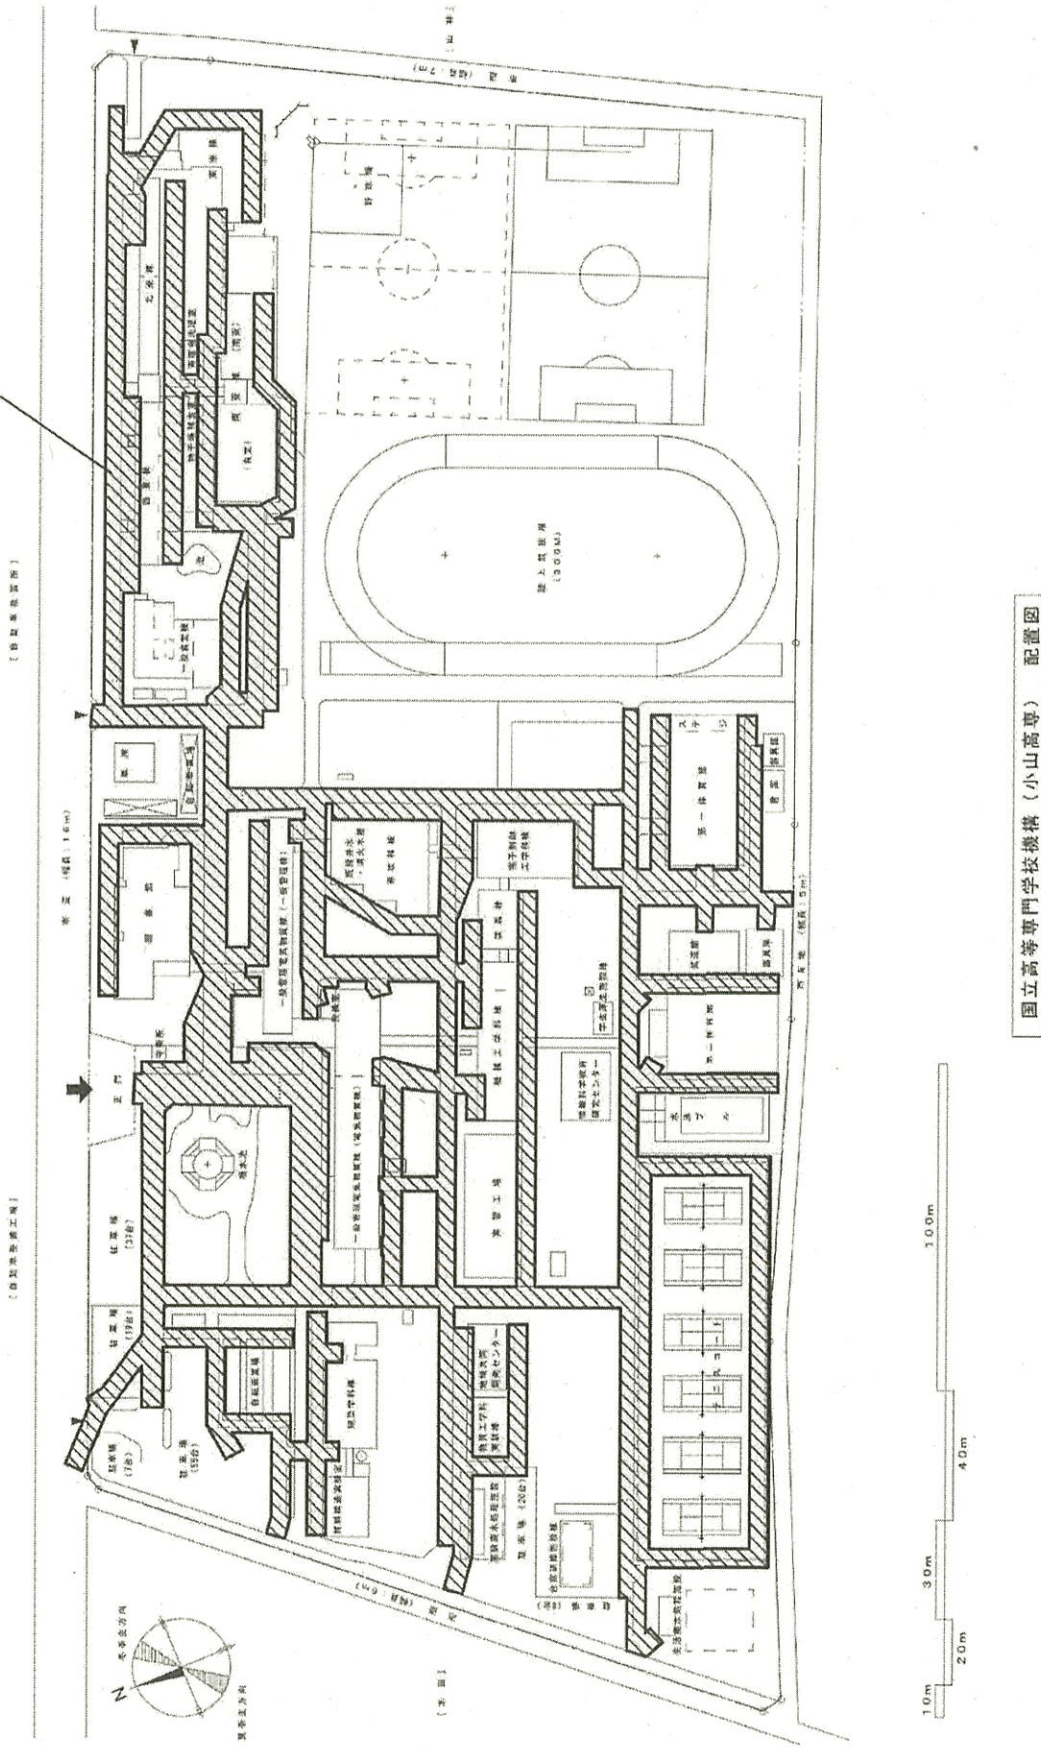

国立高等専門学校機構 (小山高专) 配置図

(中久喜)ライフライン再生(給排水設備)

1/2000	配置図	国立高等専門学校機構(小山工業高等専門学校) (中久喜)ライフライン再生(給排水設備)	事業名	001 中久喜	団地名
--------	-----	--	-----	---------	-----

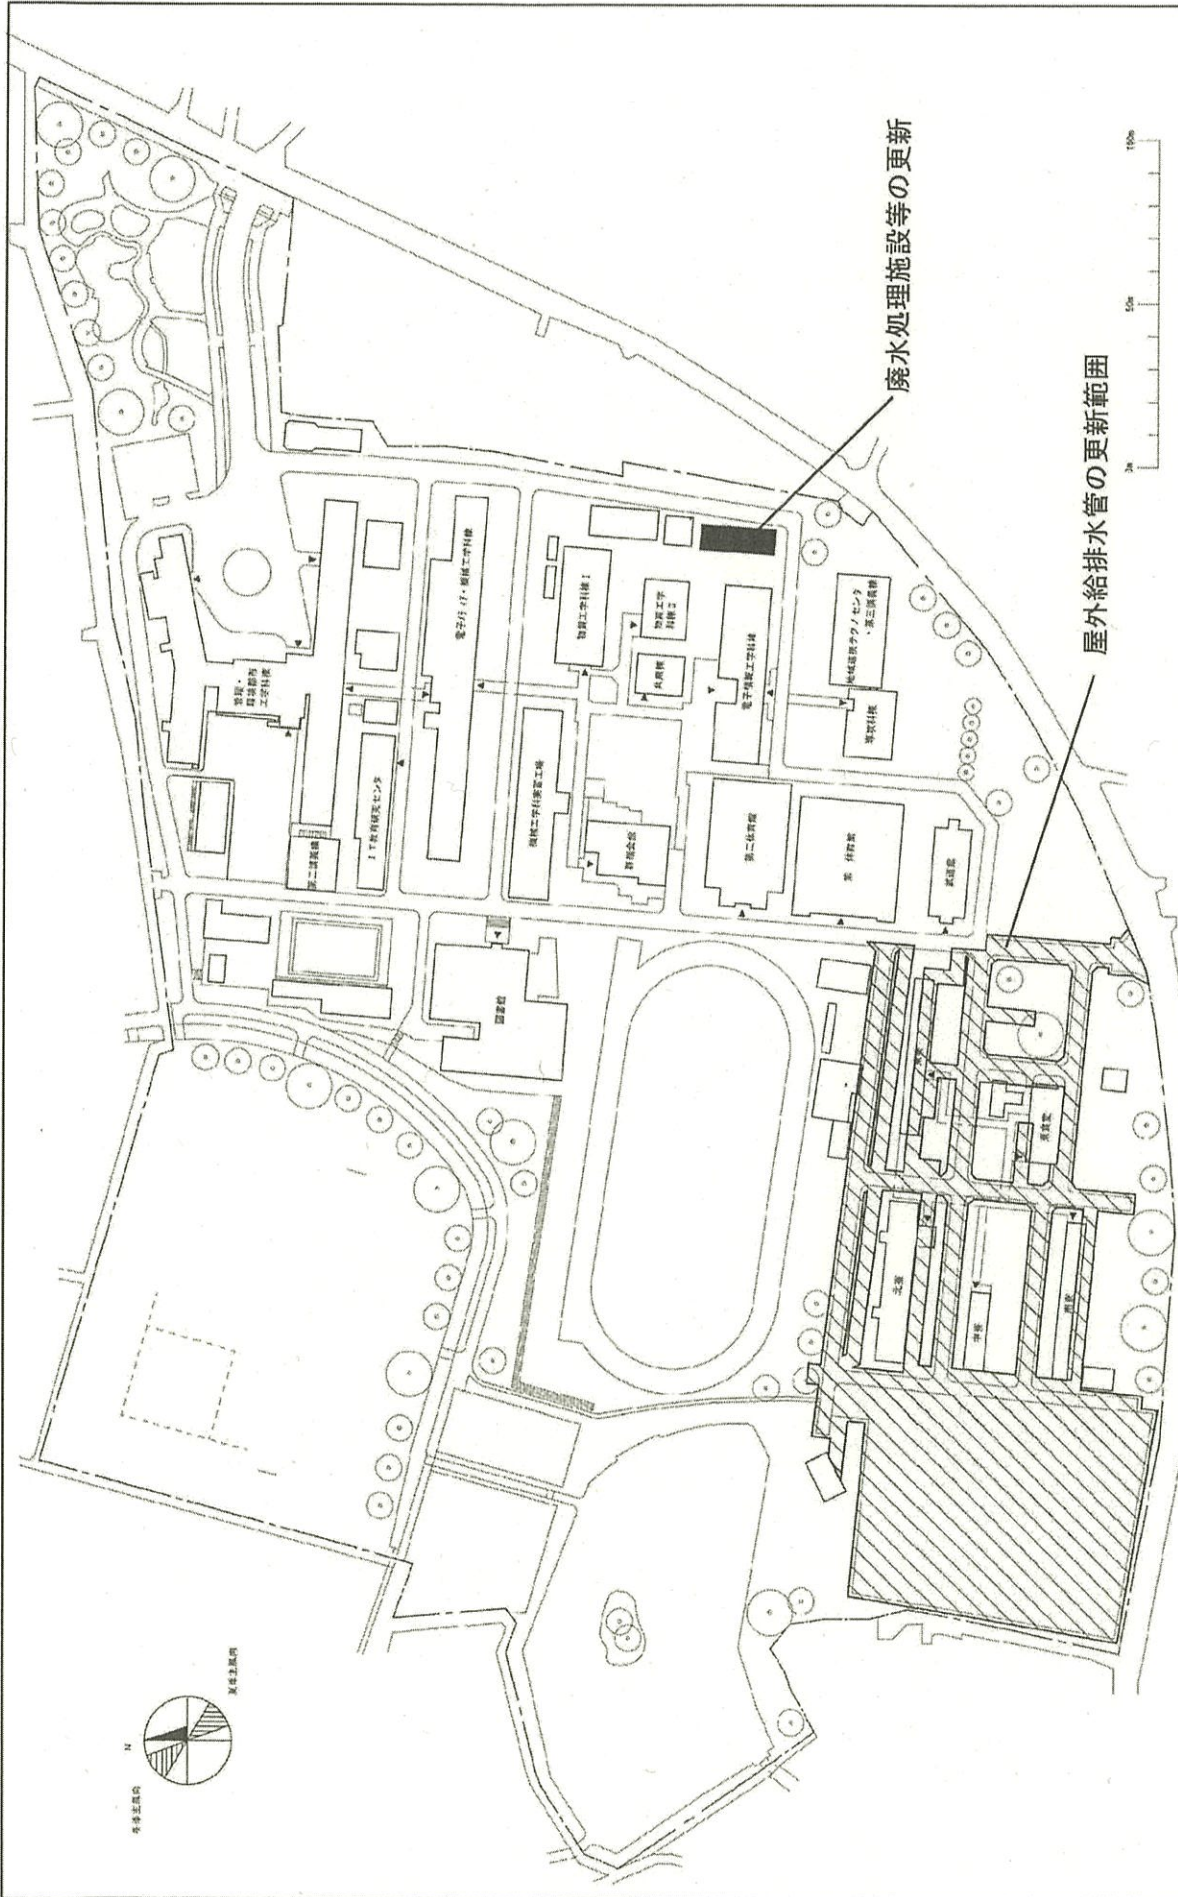

1/2000


配置図

国立高等専門学校機構(群馬工業高等専門学校)  
(鳥羽)ライフライン再生(給排水設備)

事業名

001 鳥羽

団地名

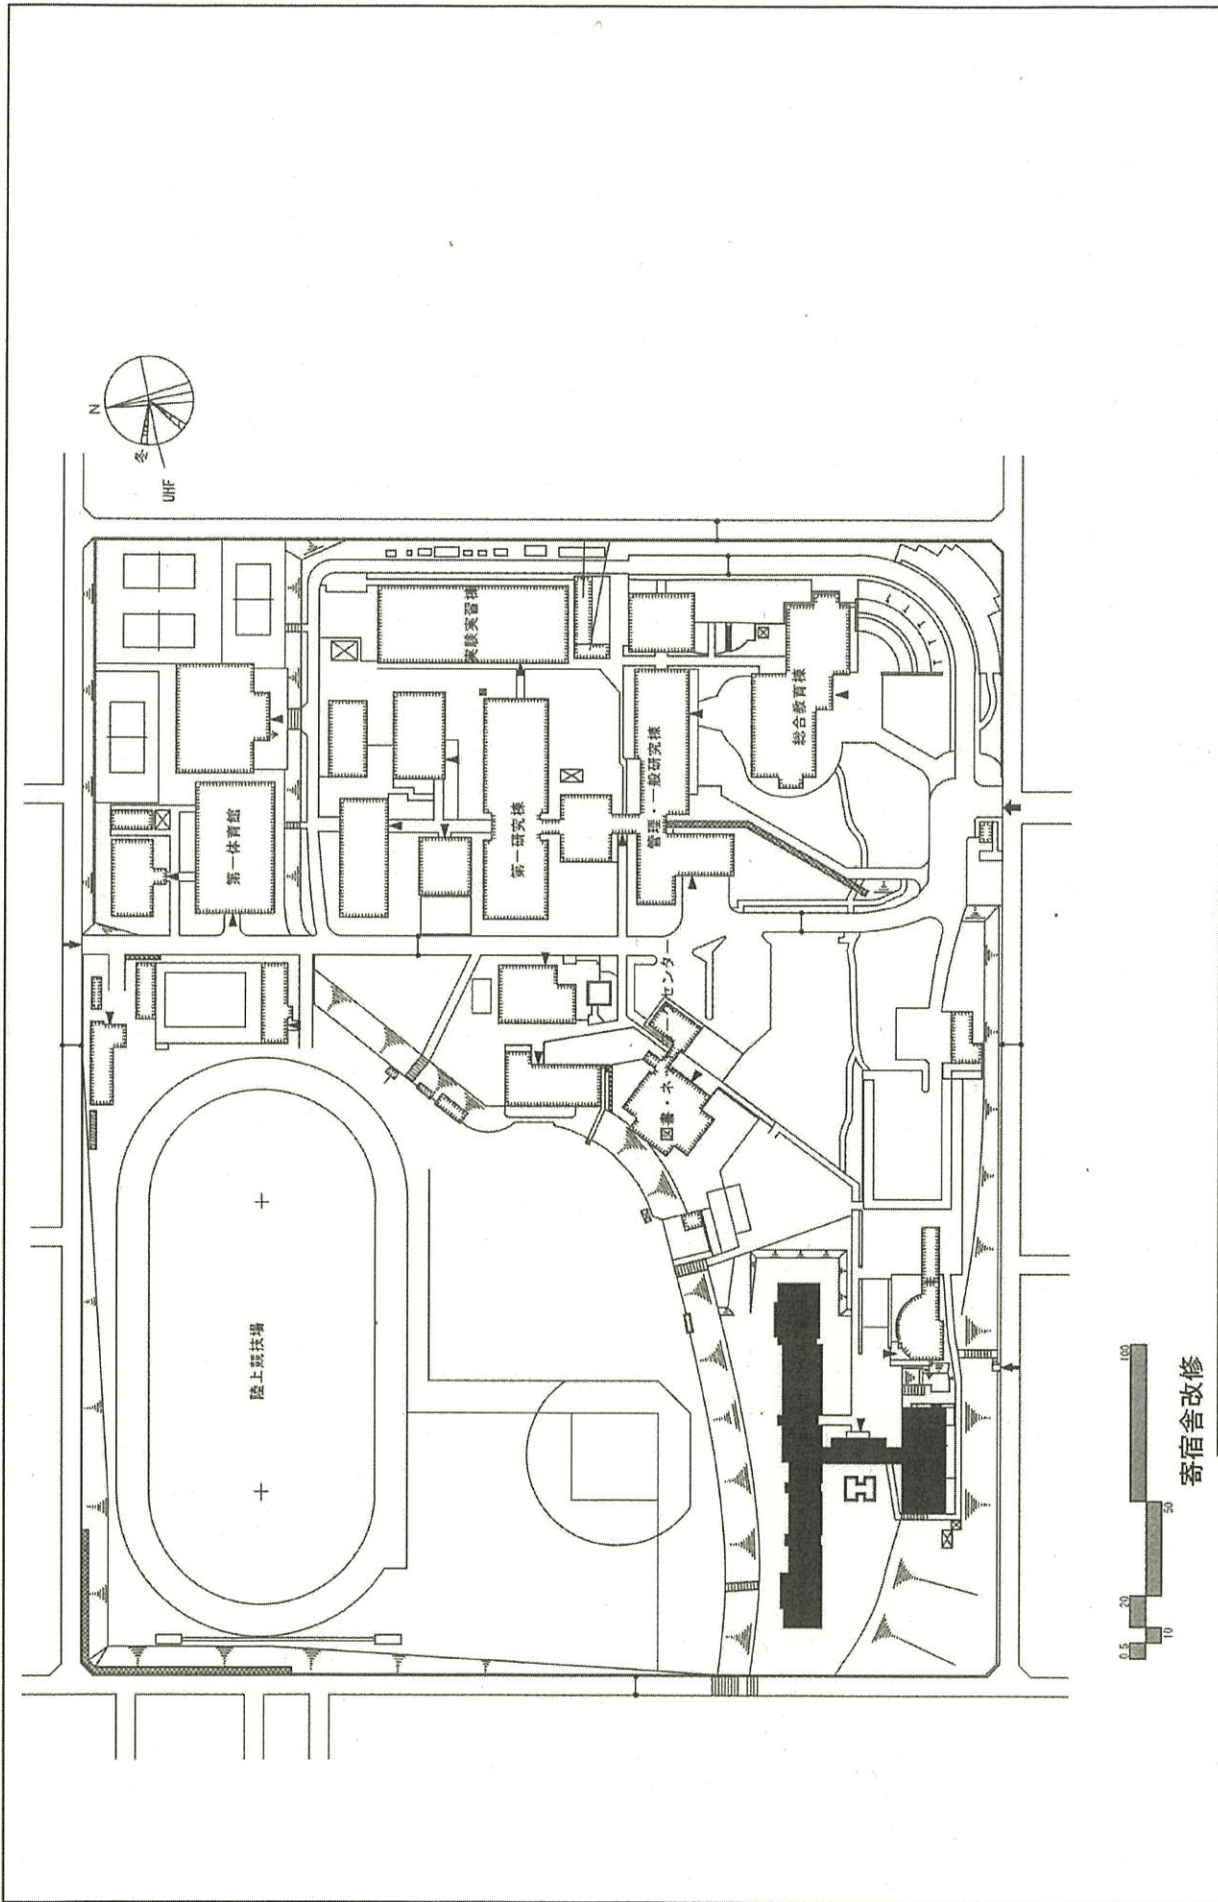

配置図 1/2, 500

国立高等専門学校機構(木更津工業高等専門学校)  
(清見台) 寄宿舍改修


事業名

001 清見台

団地名

寄宿舍改修



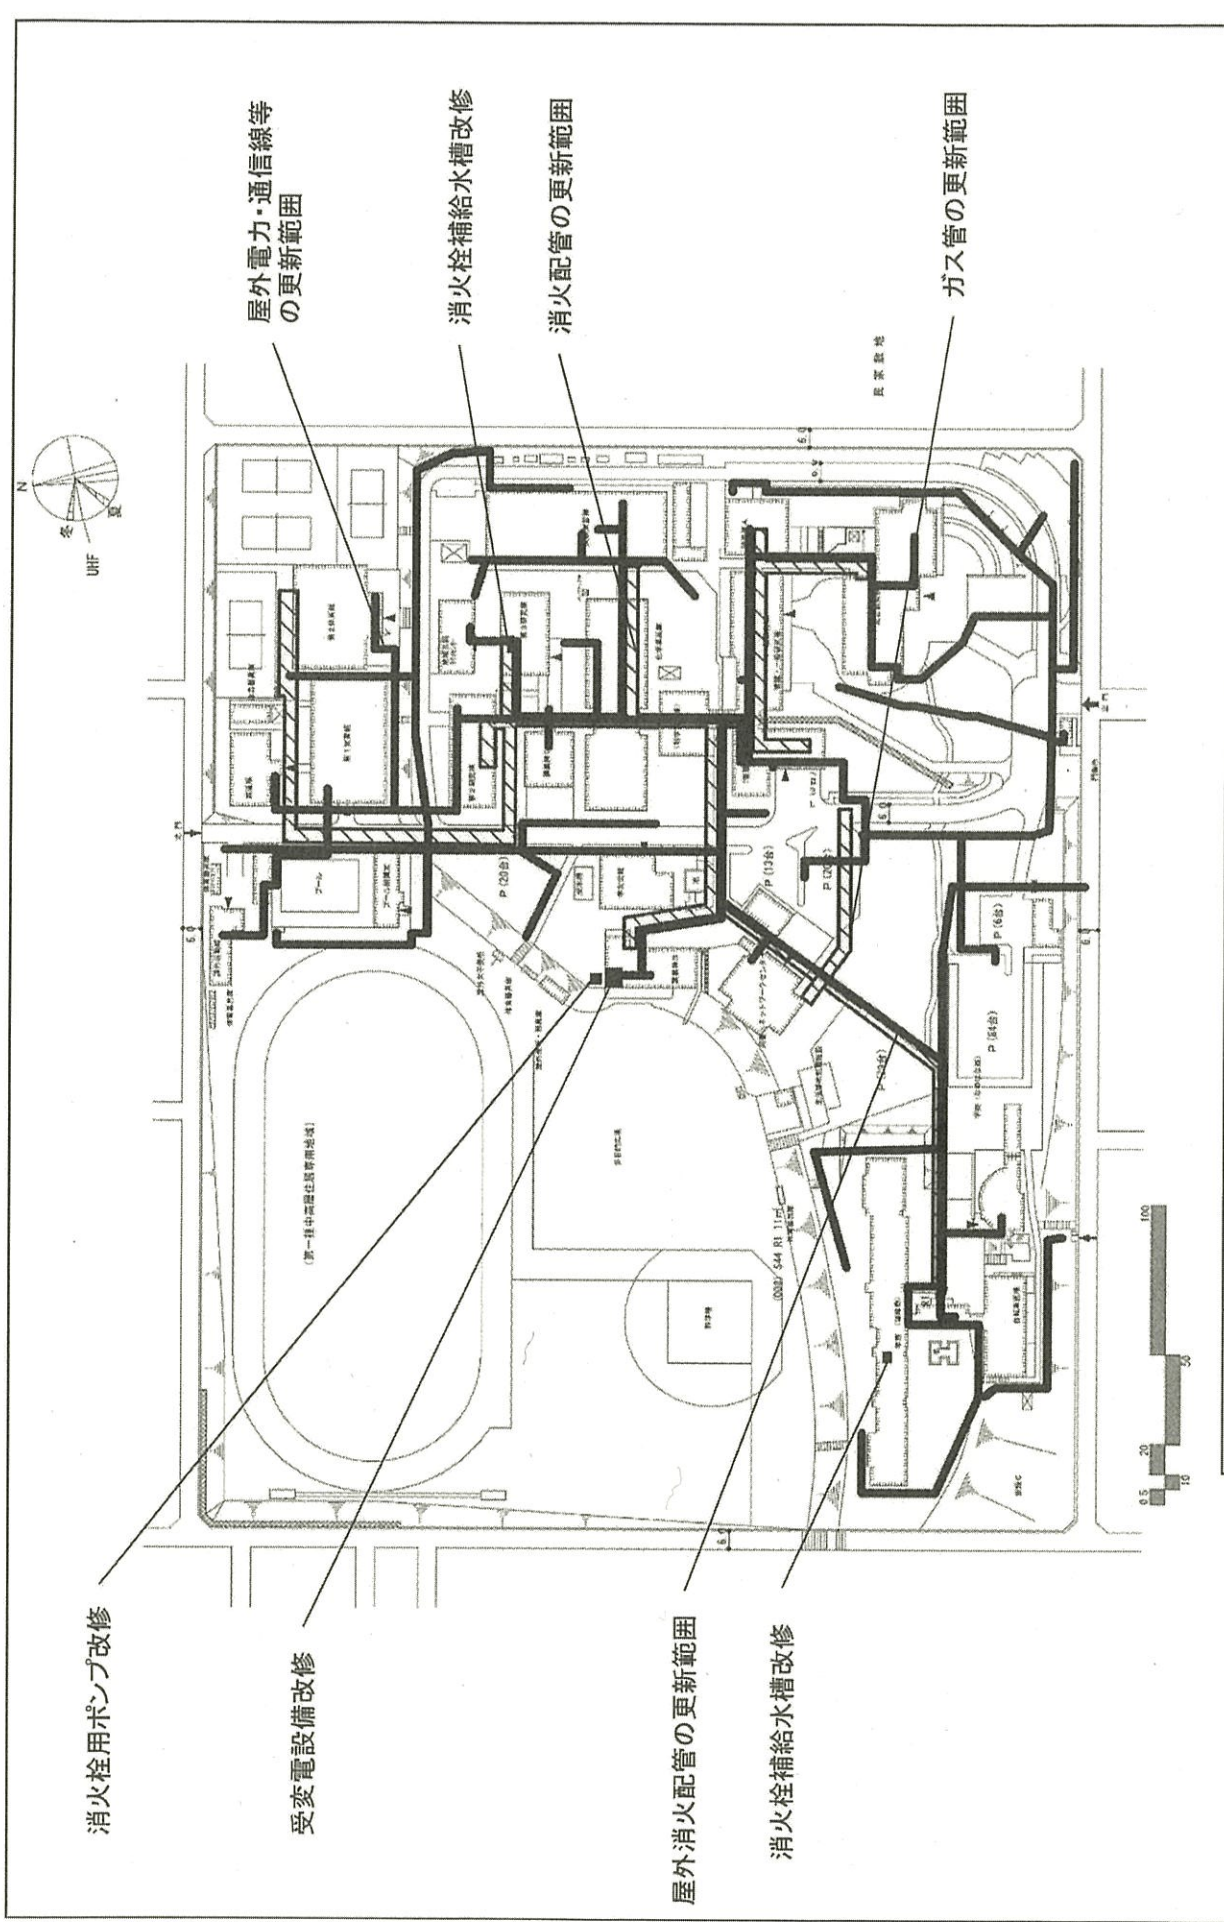

消火栓用ポンプ改修

受電設備改修

屋外電力・通信線の更新範囲

消火栓補給水槽改修


屋外消火配管の更新範囲

消火配管の更新範囲


消火栓補給水槽改修

ガス管の更新範囲


団 地 名	001 清見台	事 業 名	国立高等専門学校機構(木更津工業高等専門学校) (清見台)ライフライン再生(電気設備)	配 置 図	1/1,500
-------	---------	-------	--	-------	---------

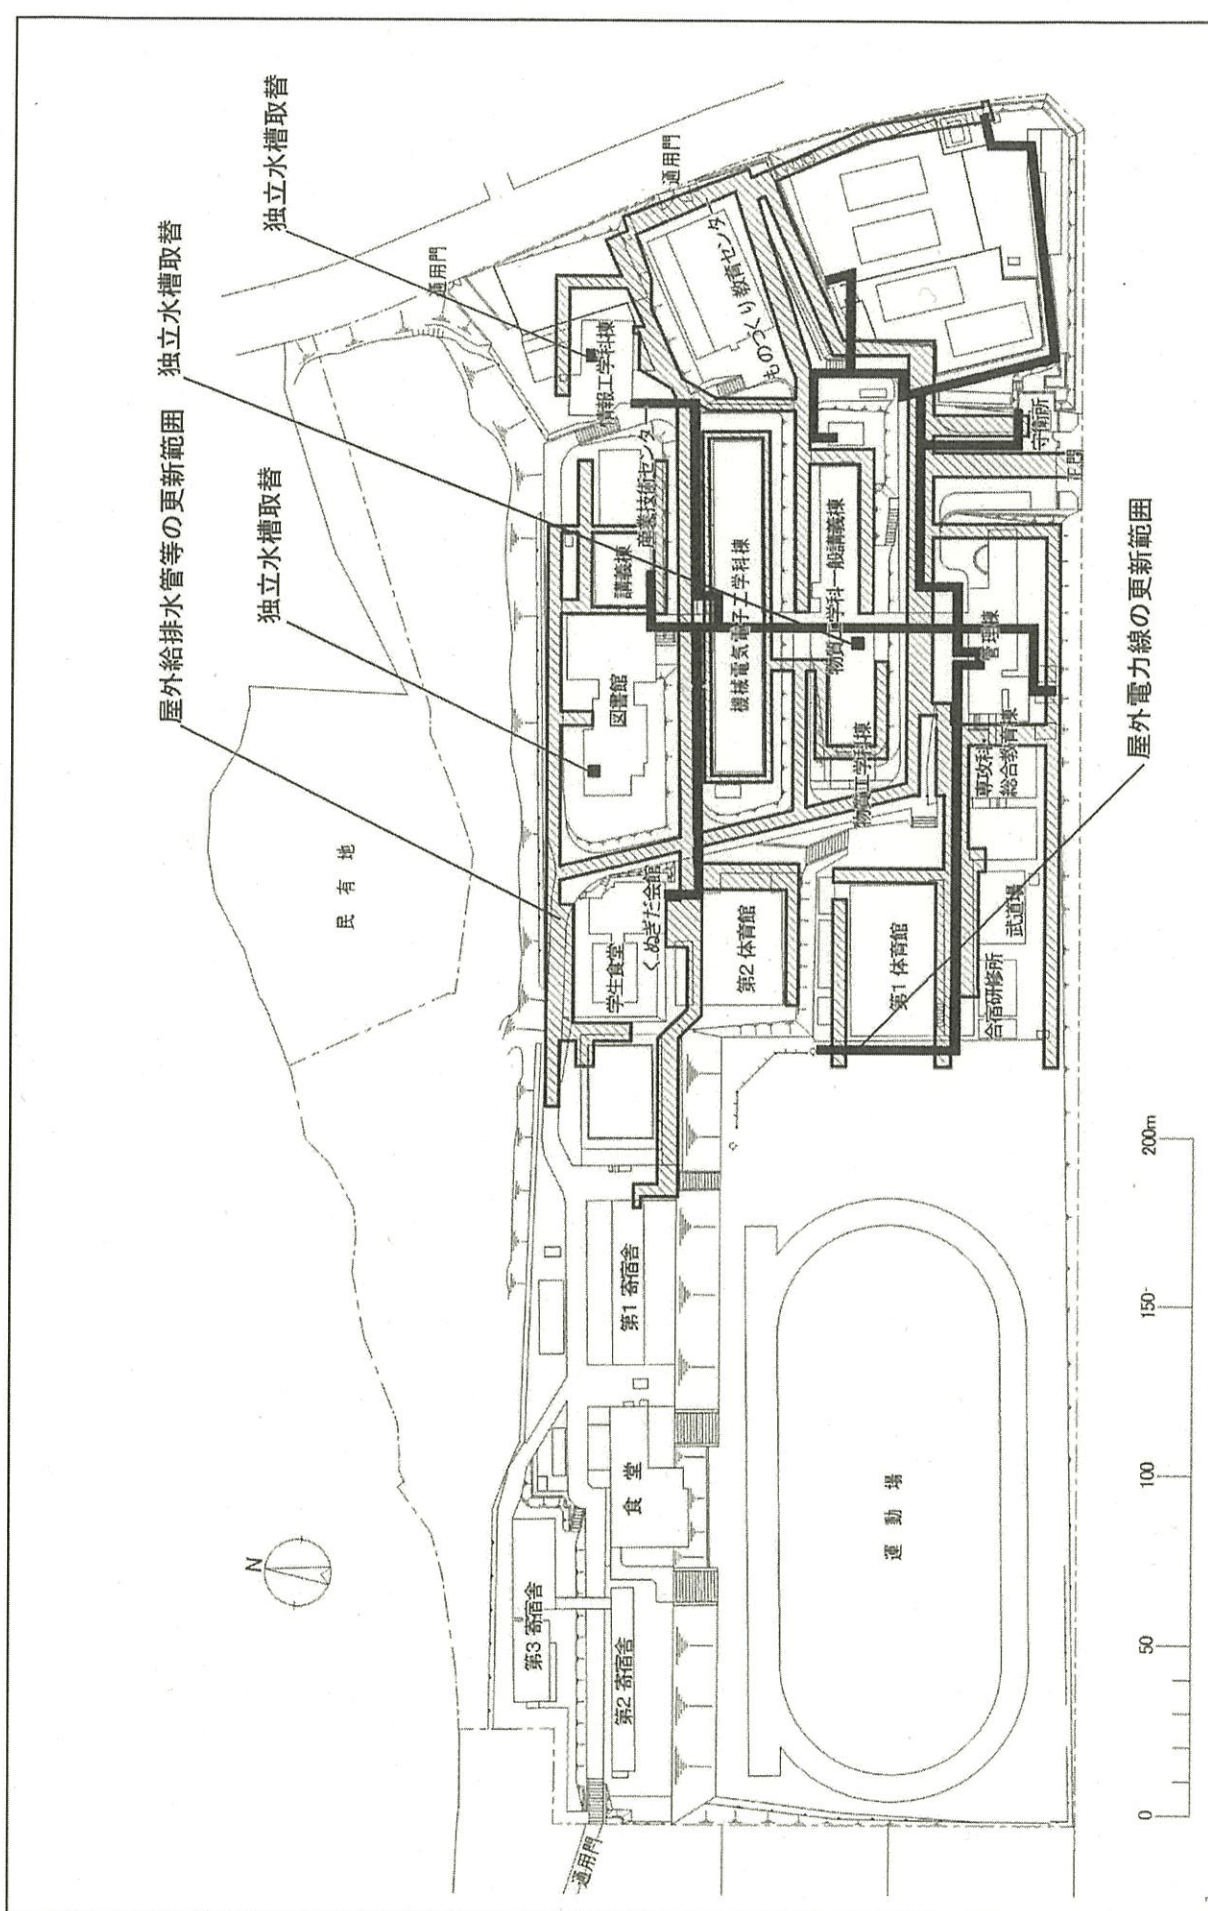

団地名	001 梶田	事業名	国立高等専門学校機構(東京工業高等専門学校) (梶田)ライフライン再生(給排水設備)	平面図	1/2000
-----	--------	-----	---	-----	--------

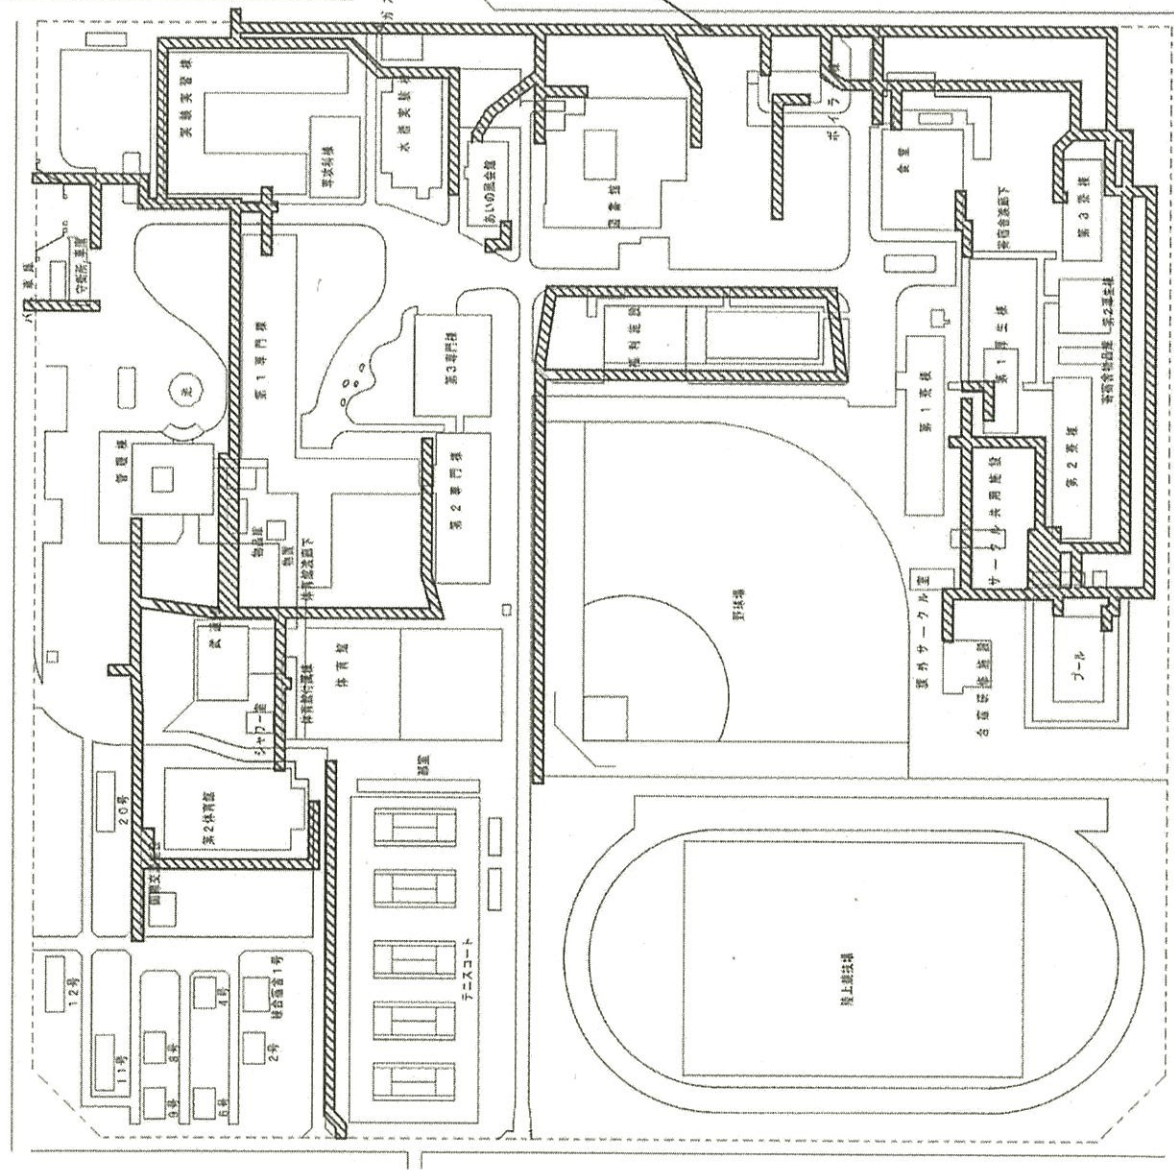

屋外給排水管の更新範囲

 

1/2000


配置図

国立高等専門学校機構(富山高専専門学校)  
(海老江線合)ライフライン再生(給排水設備)

事業名

004海老江線合


団地名

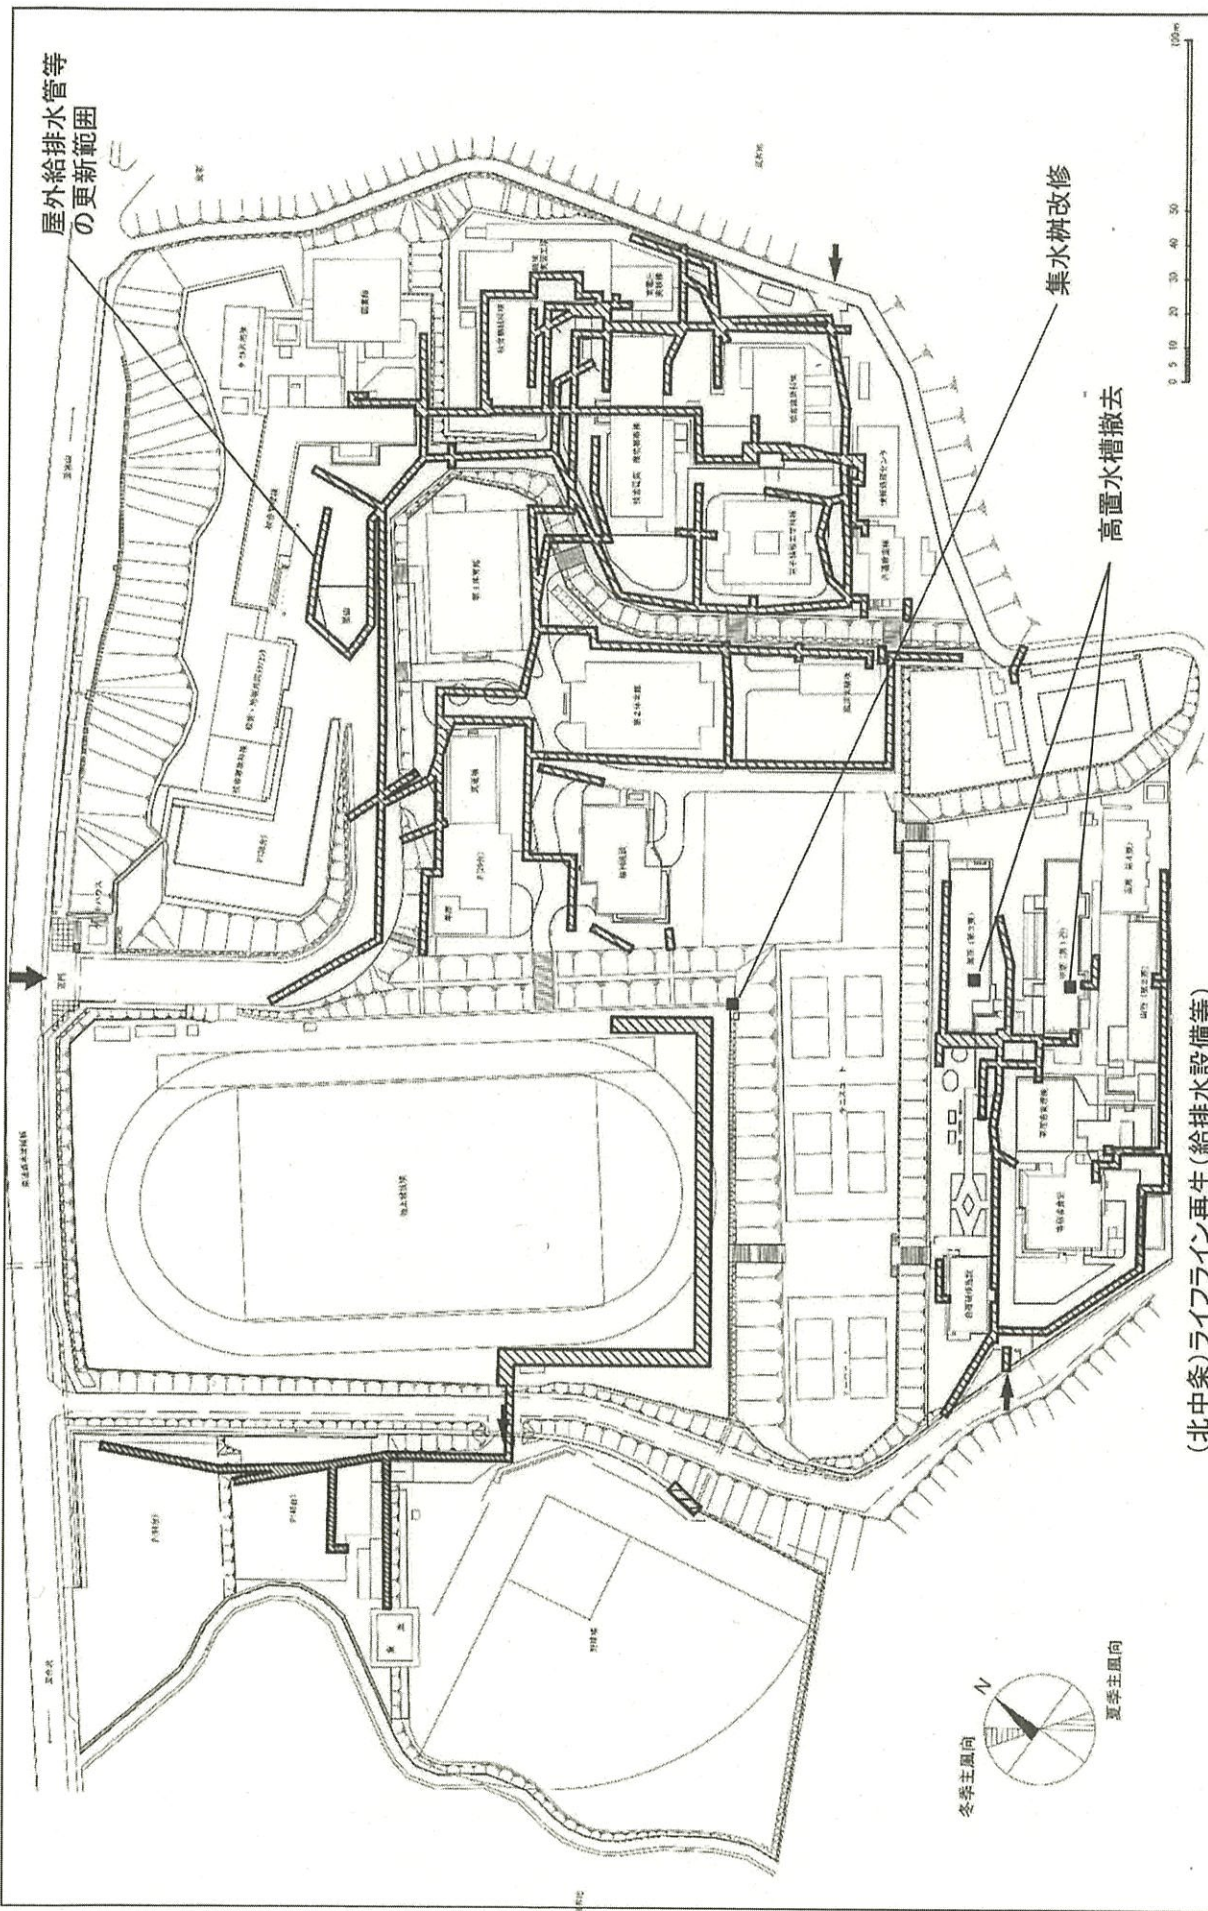

(北中条)ライフライン再生(給排水設備等)


団 地 名	001 北中条	事 業 名	国立高等専門学校機構(石川工業高等専門学校) (北中条)ライフライン再生(給排水設備)	配 置 図	1/2,000
-------	---------	-------	--	-------	---------




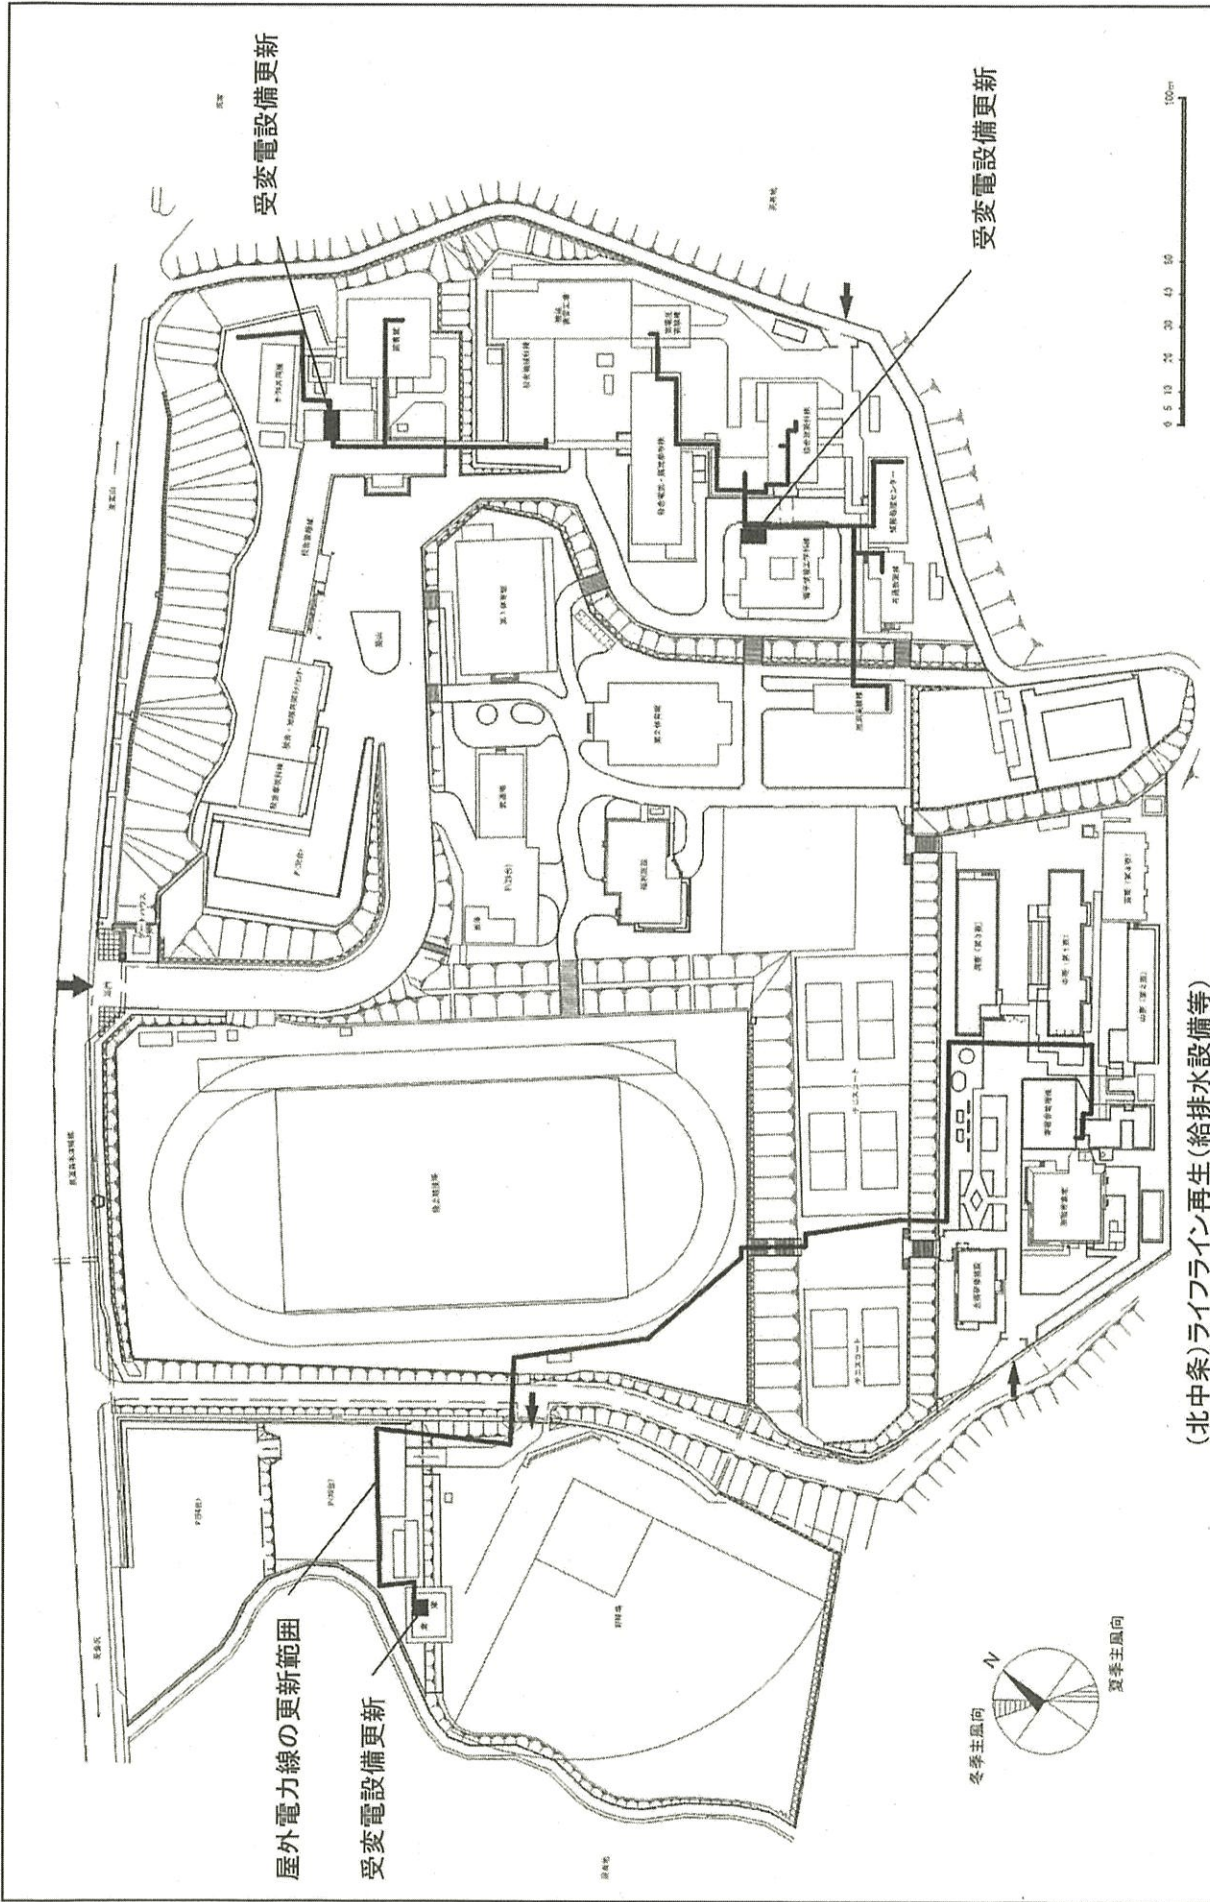


(北中条)ライフライン再生(給排水設備等)

団 地 名	001 北中条	事 業 名	国立高等専門学校機構(石川工業高等専門学校) (北中条)ライフライン再生(電気設備)	配 置 図	1/2,000
-------	---------	-------	---	-------	---------

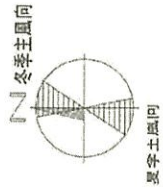


屋外排水管等の更新範囲

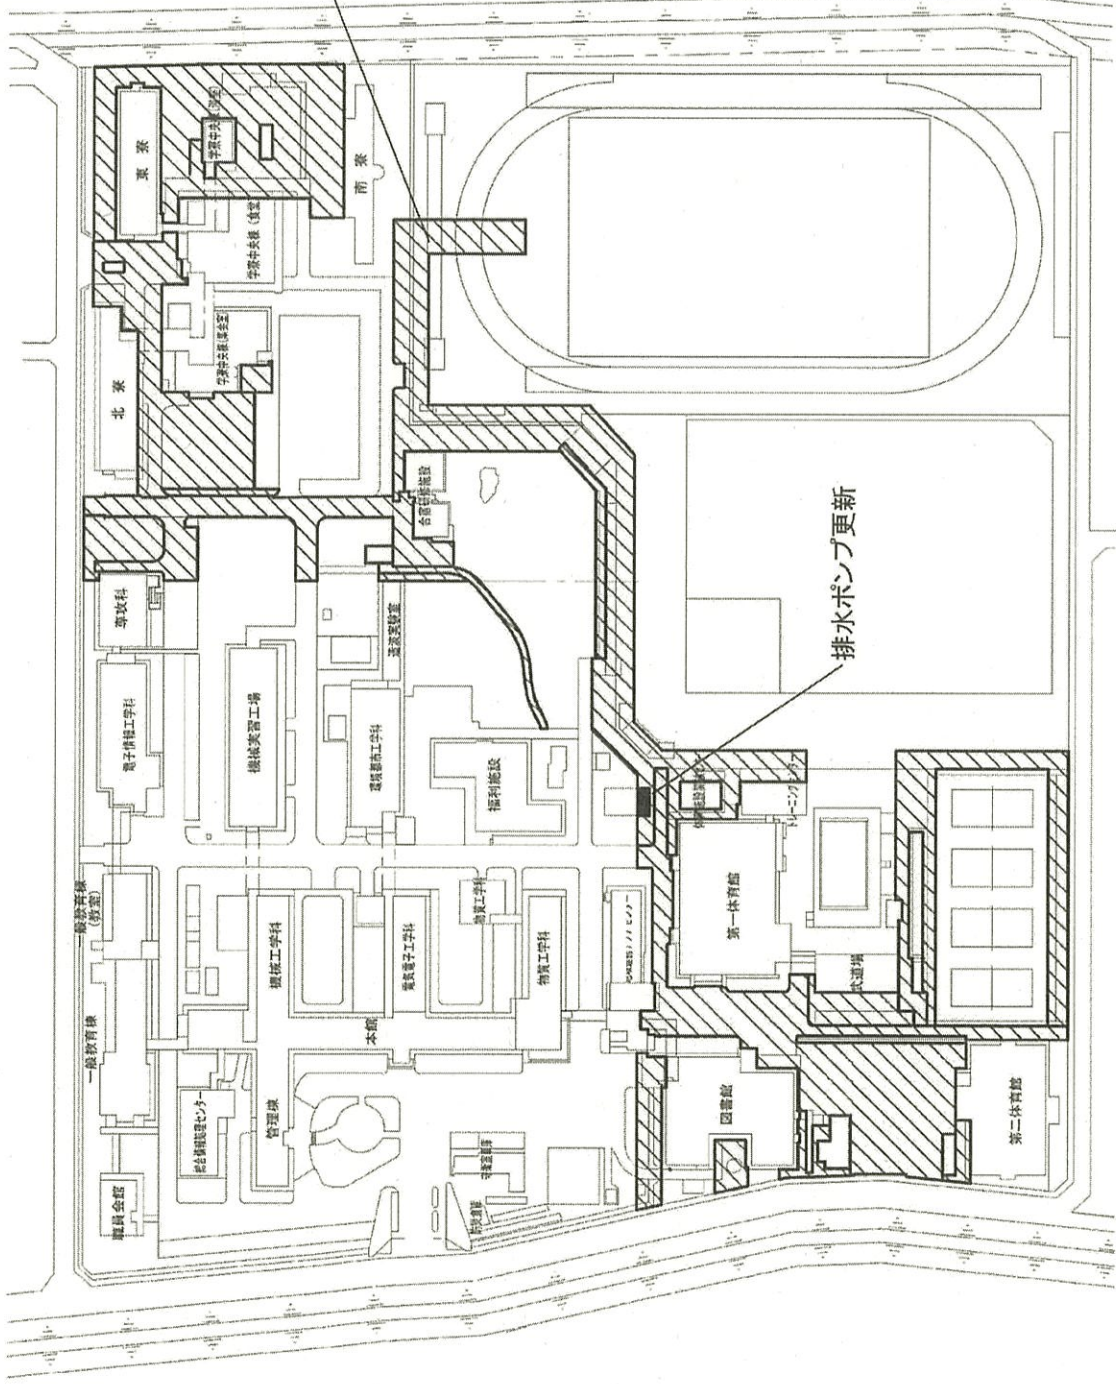 


図地名	001 鯖江市下司町	事業名	国立高等専門学校機構(福井工業高等専門学校) (鯖江市下司町)ライフライン再生(給排水設備)	配置図	1/2000
-----	---------------	-----	---	-----	--------

揚水設備の更新  
独立水槽の更新

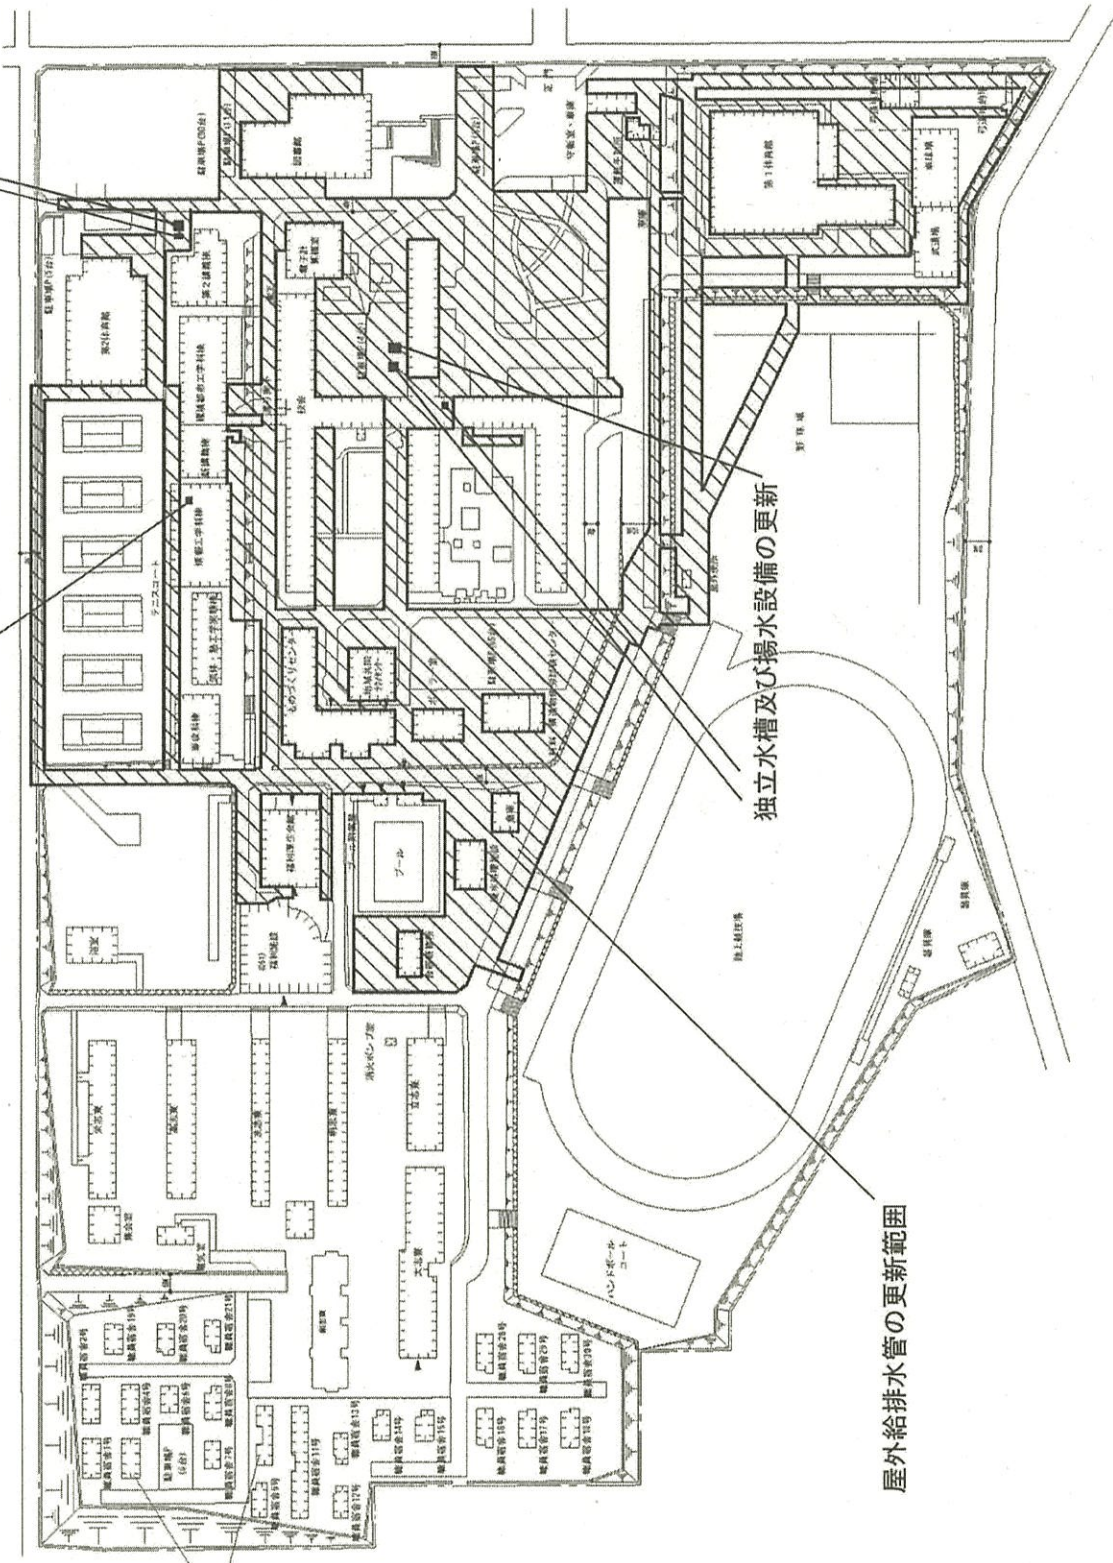


独立水槽及び揚水設備の更新

 屋外給排水管の更新範囲



団地名	001栄生町	事業名	国立高等学校機構(豊田工業高等学校) (栄生町)ライフライン再生(給排水設備)	配置図	1/2000
-----	--------	-----	--	-----	--------

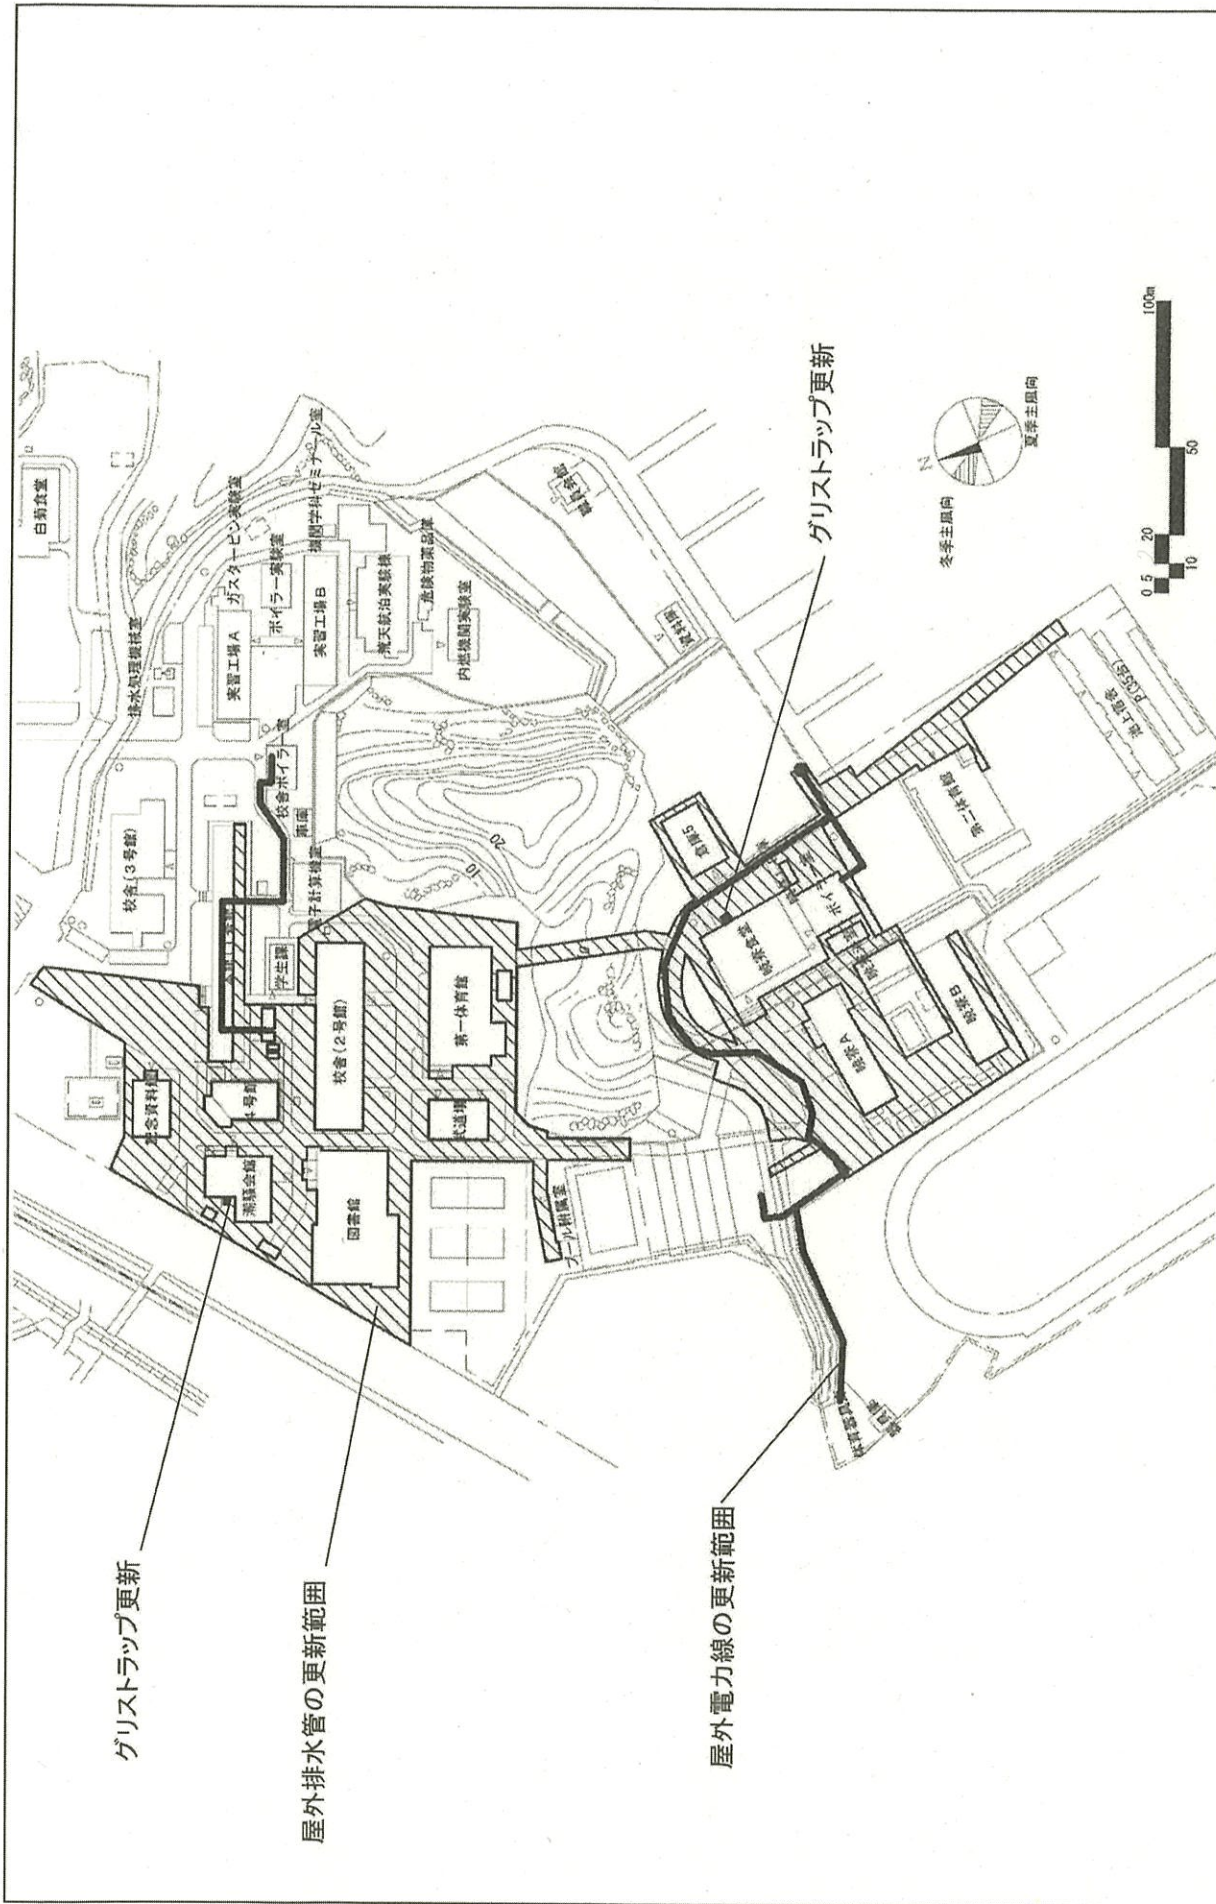


グリストラップ更新

屋外排水管の更新範囲

屋外電力線の更新範囲


グリストラップ更新

団地名	001 池上町	事業名	国立高等専門学校機構(鳥羽商船高等専門学校) (池上町)ライフライン再生(給排水設備)	配置図	1/2000
-----	---------	-----	--	-----	--------

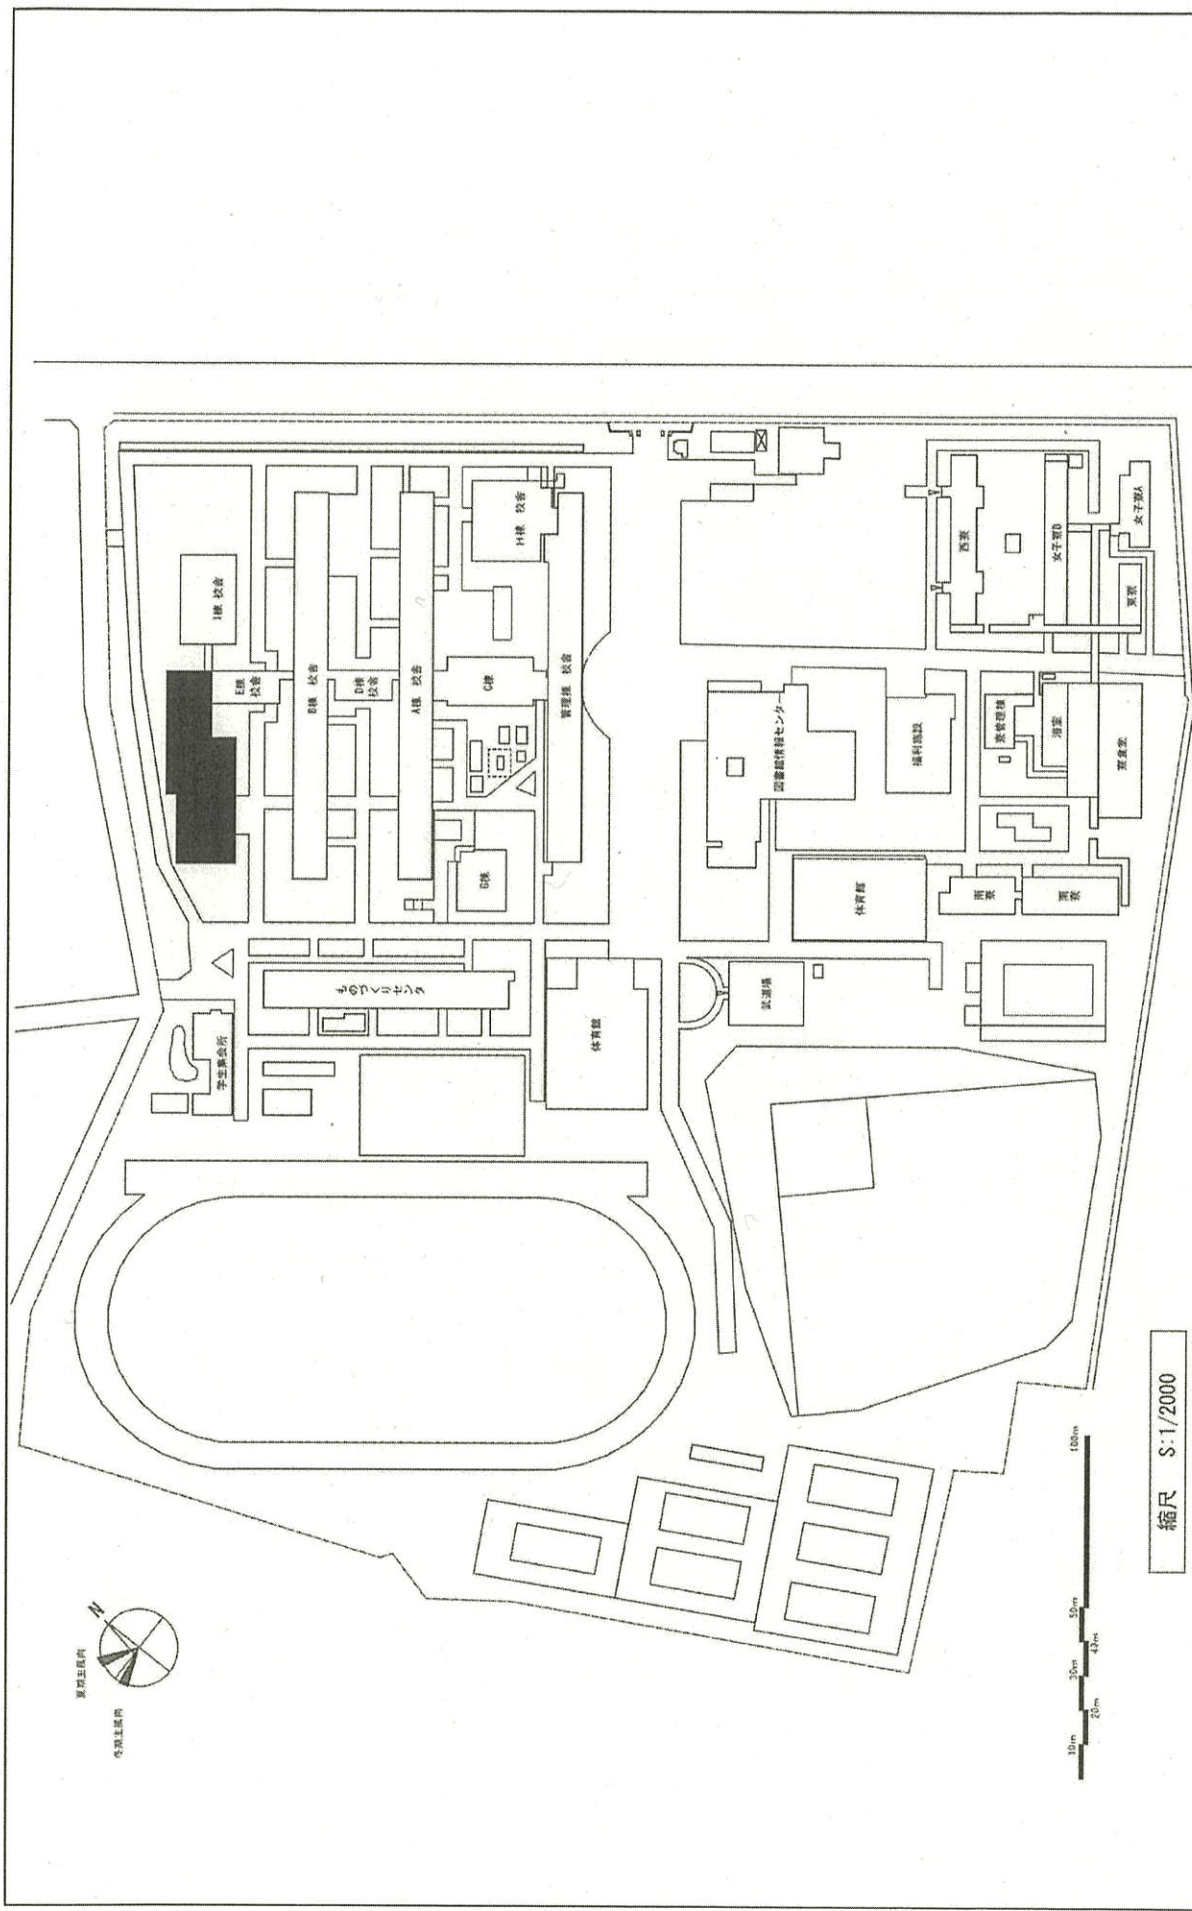

縮尺 S:1/2000

1/2000	配置図	国立高等専門学校機構(米子工業高等専門学校) (彦名)校舎改修(電子制御工学科)	事業名	001彦名	団地名
--------	-----	---	-----	-------	-----

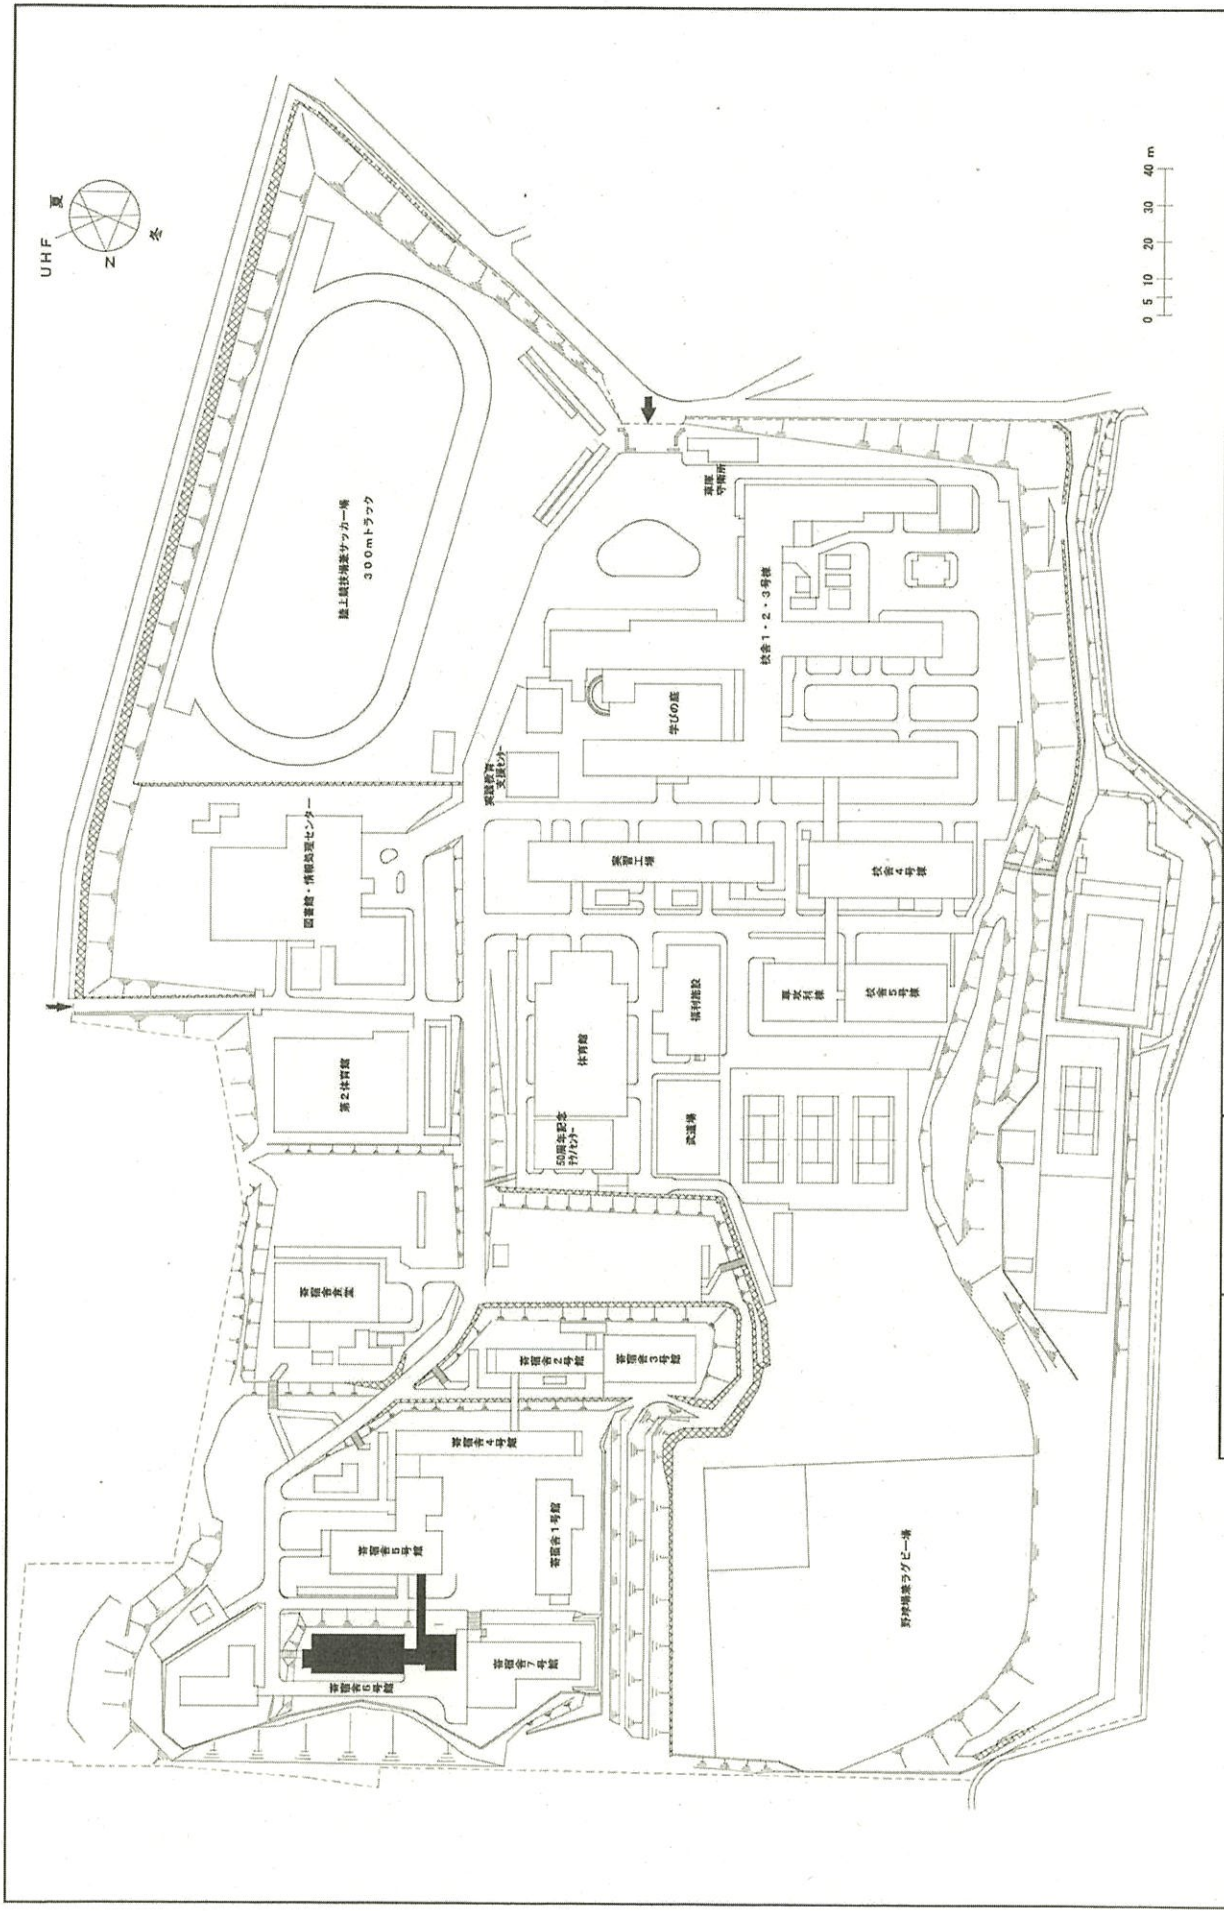

団地名	001 直野	事業名	国立高等専門学校機構(松江工業高等専門学校) (直野)寄宿舎改修	配置図	1/2000
-----	--------	-----	-------------------------------------	-----	--------



 








屋外給排水管等の更新範囲  
 消火ポンプ設備の更新  
 受水槽の更新

屋外電力線の更新範囲

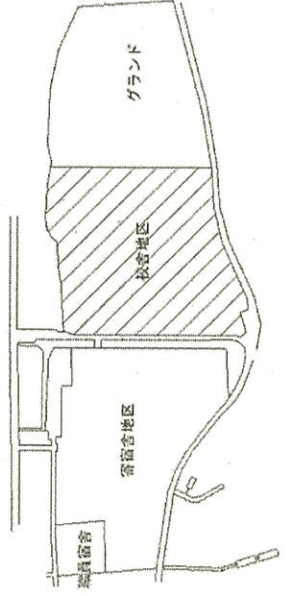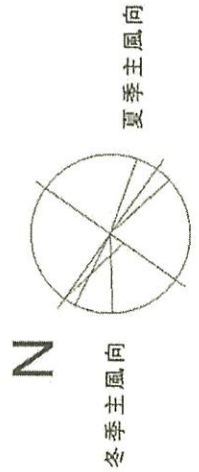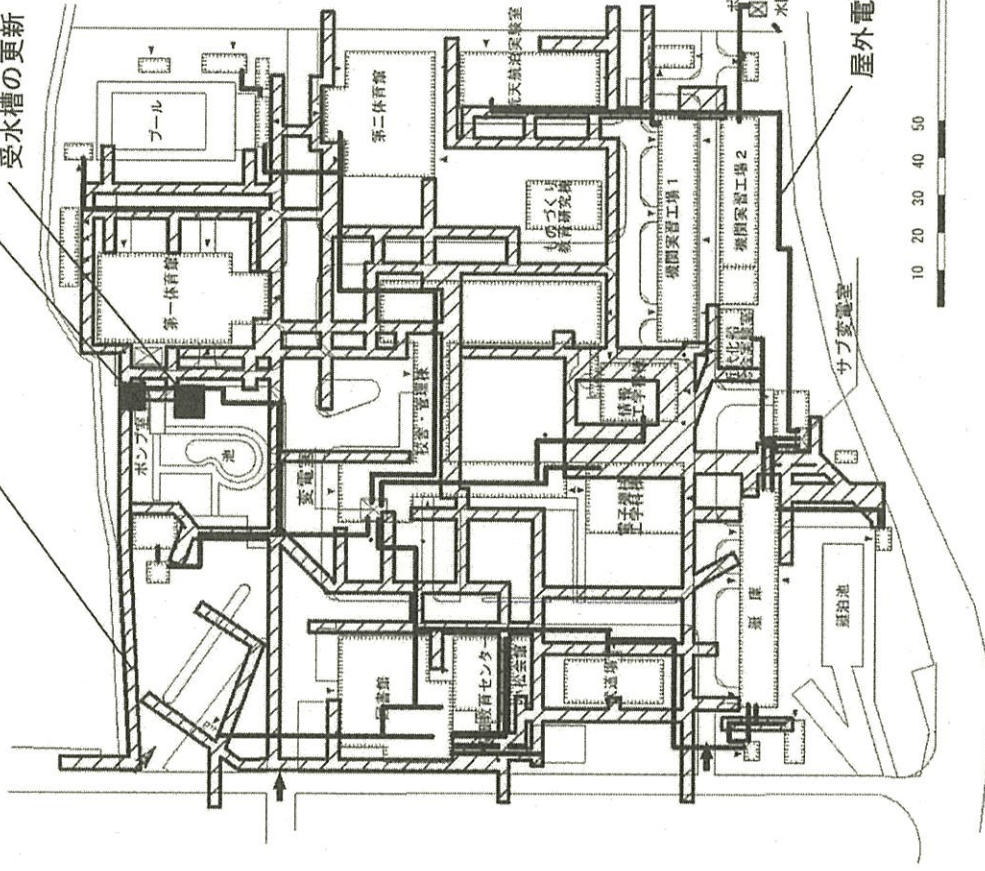

団地キープラン

団地名	001 小松	事業名	国立高等専門学校機構(大島商船高等専門学校)ライフライン再生(給排水設備)	配置図	1/1,800
-----	--------	-----	---------------------------------------	-----	---------

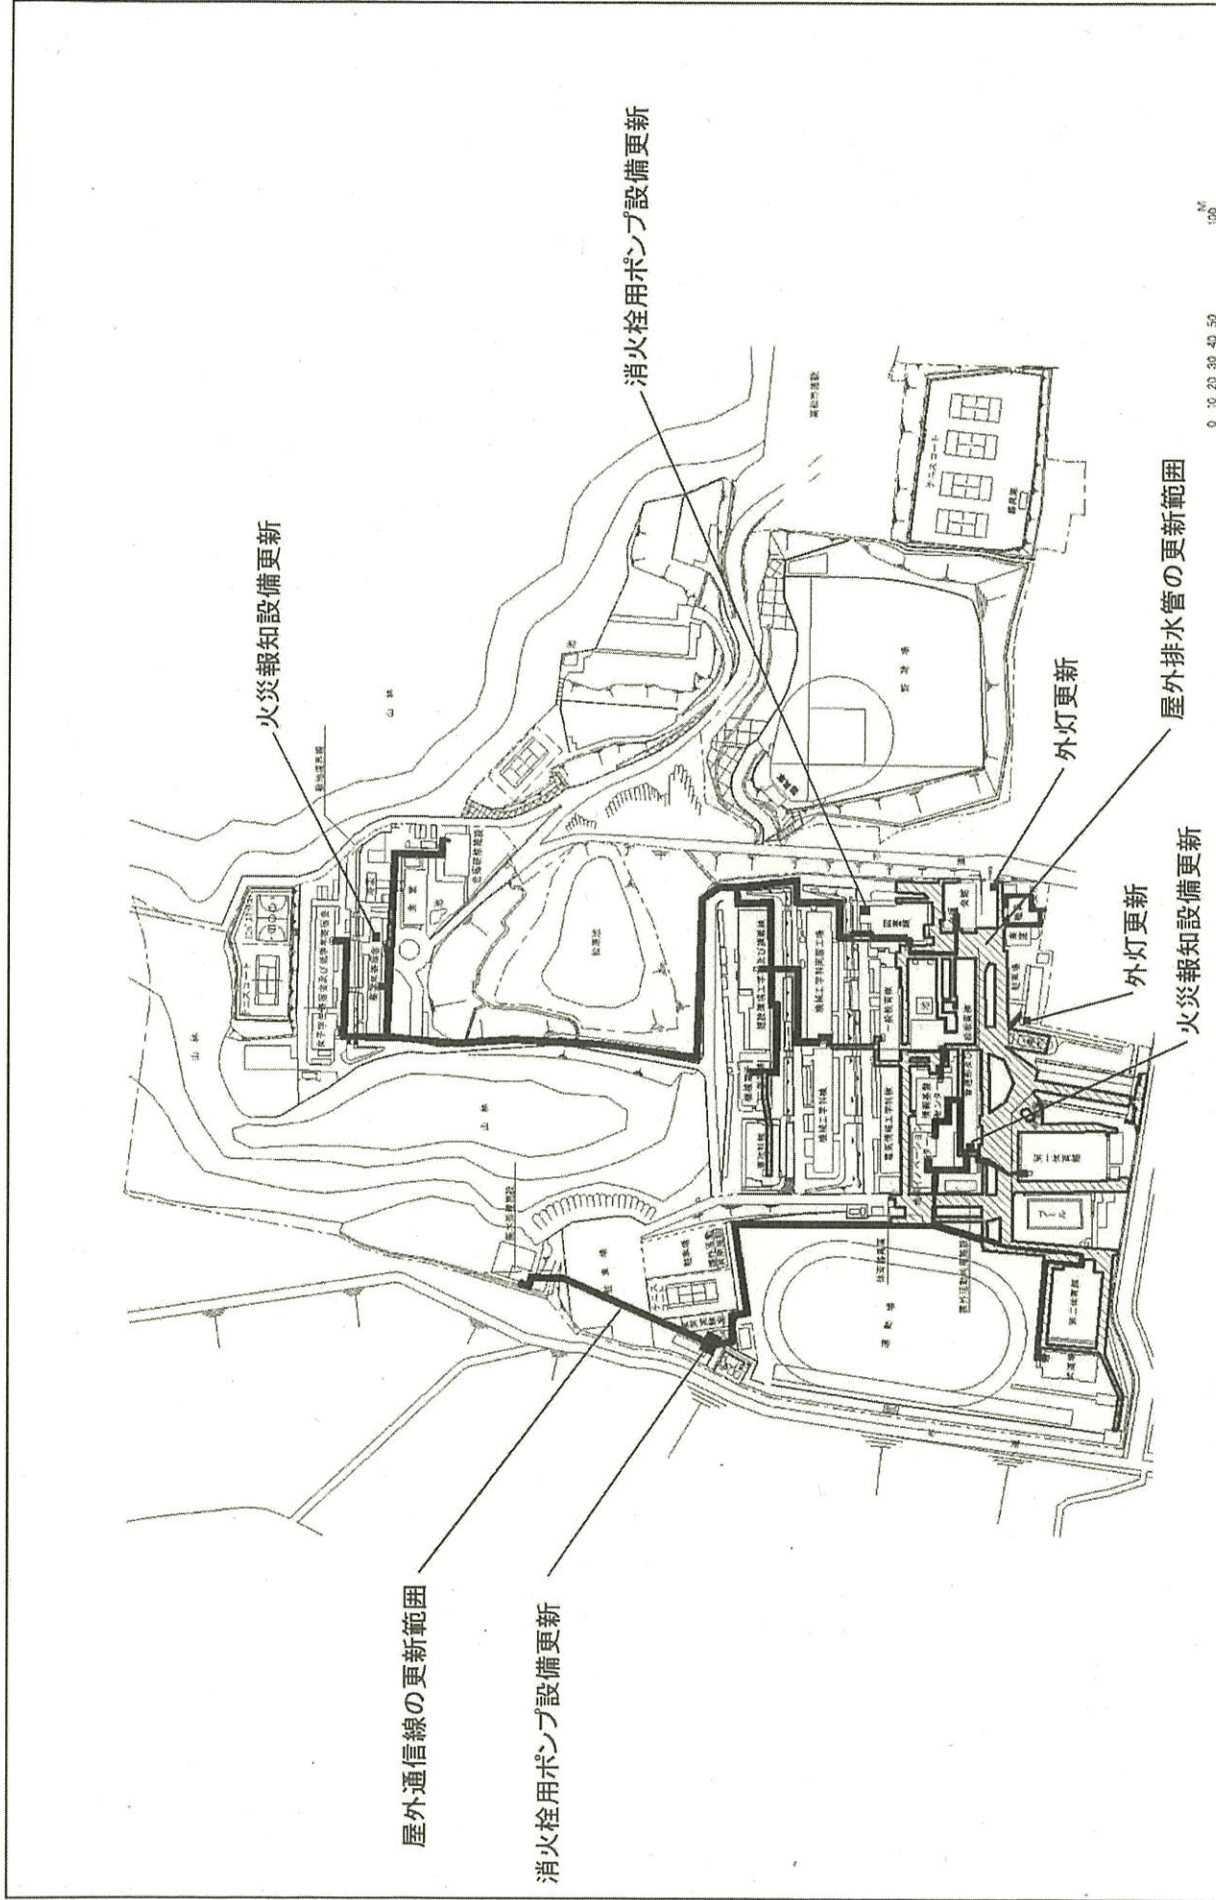


団地名	001 勅使町	事業名	国立高等専門学校機構(香川高等専門学校) (勅使町)ライフライン再生(給排水設備)	配置図	1/3000
-----	---------	-----	--	-----	--------

消火栓用ポンプ設備更新

受水槽更新範囲

屋外給排水管等の更新範囲  
受水槽更新範囲

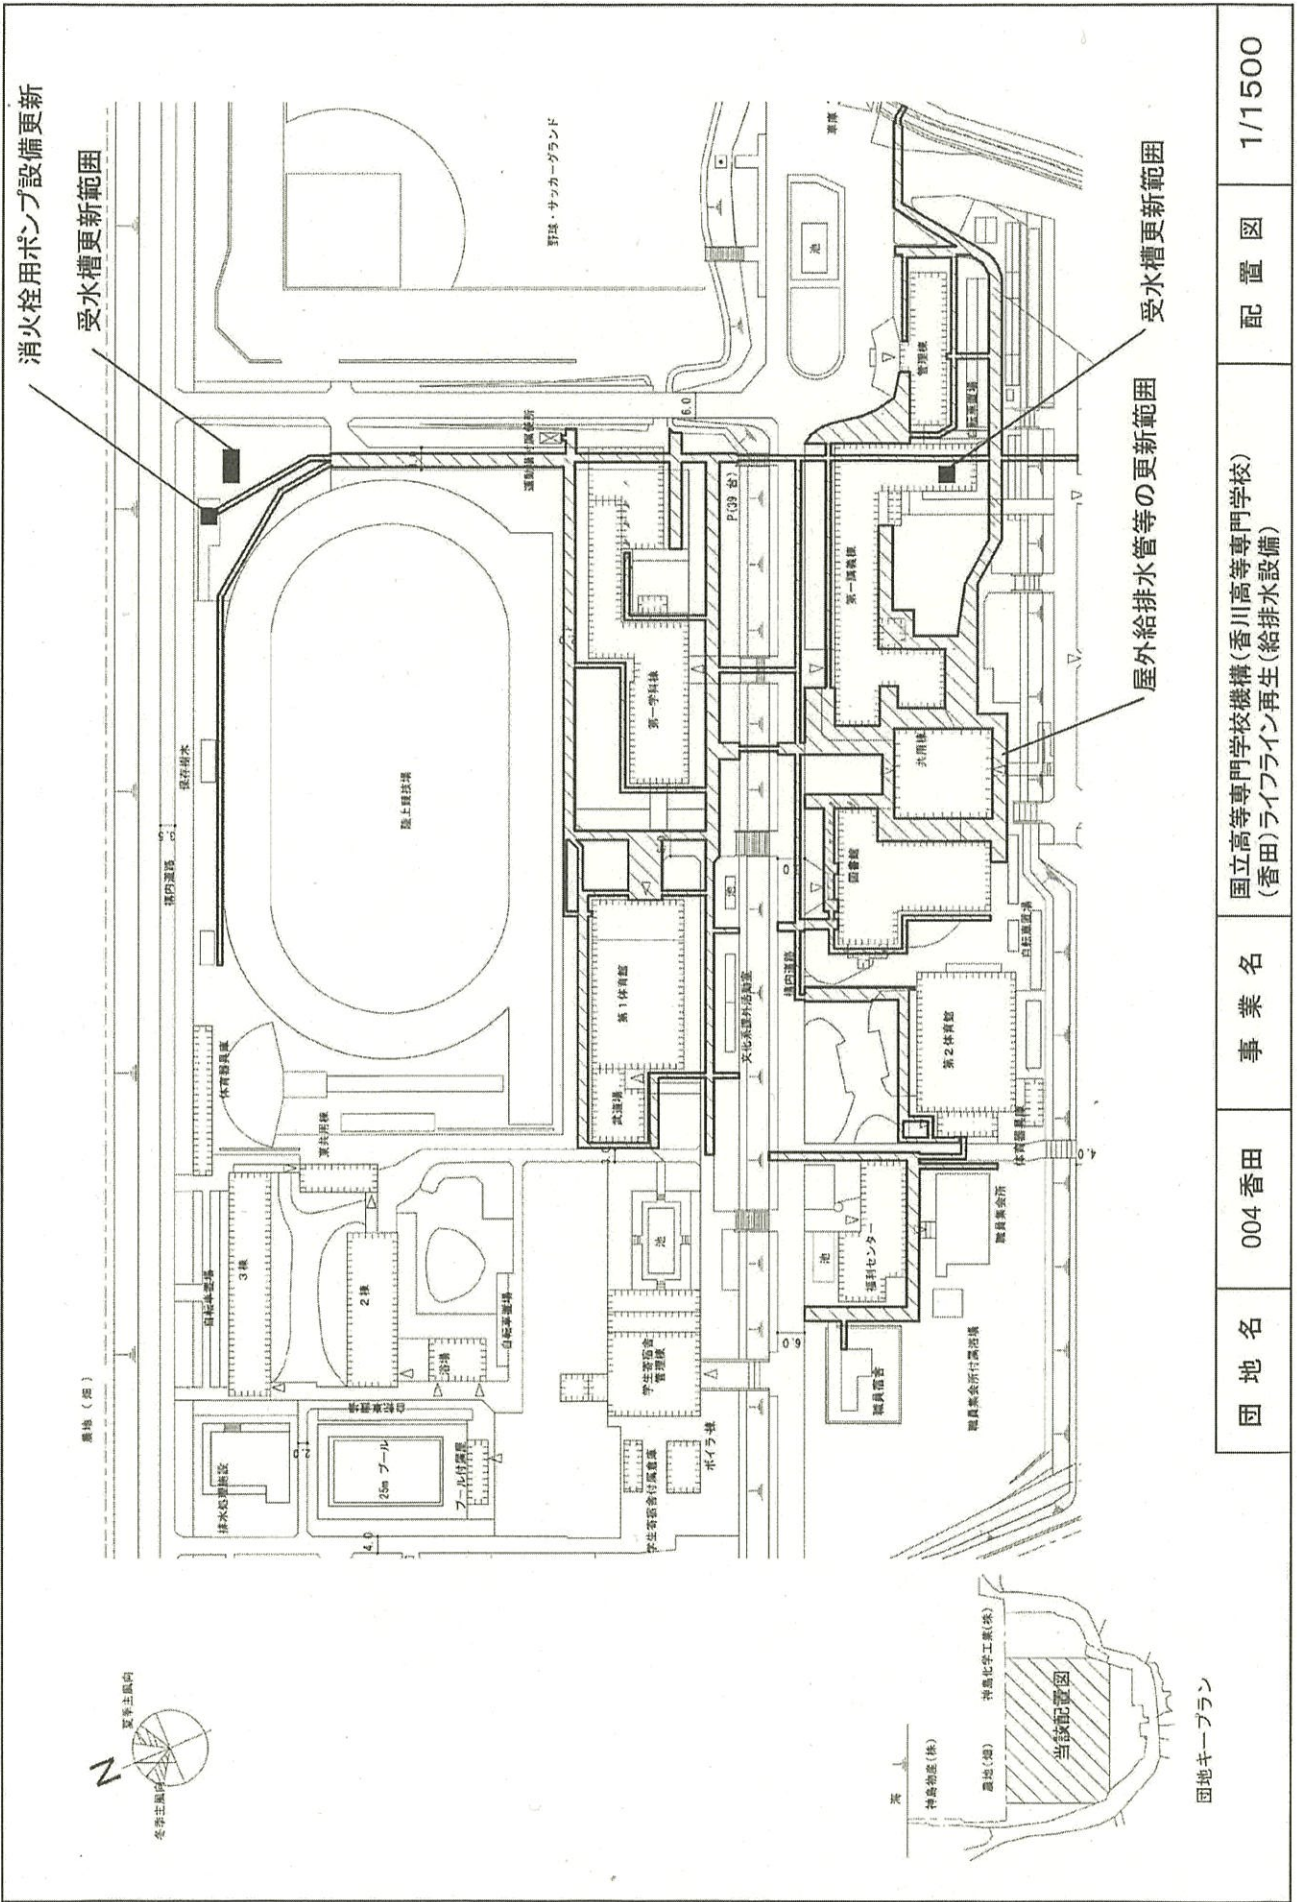

配置図 1/1500


国立高等専門学校機構(香川高等専門学校)  
(香田)ライフライン再生(給排水設備)

事業名

004 香田


団地名

団地キープラン

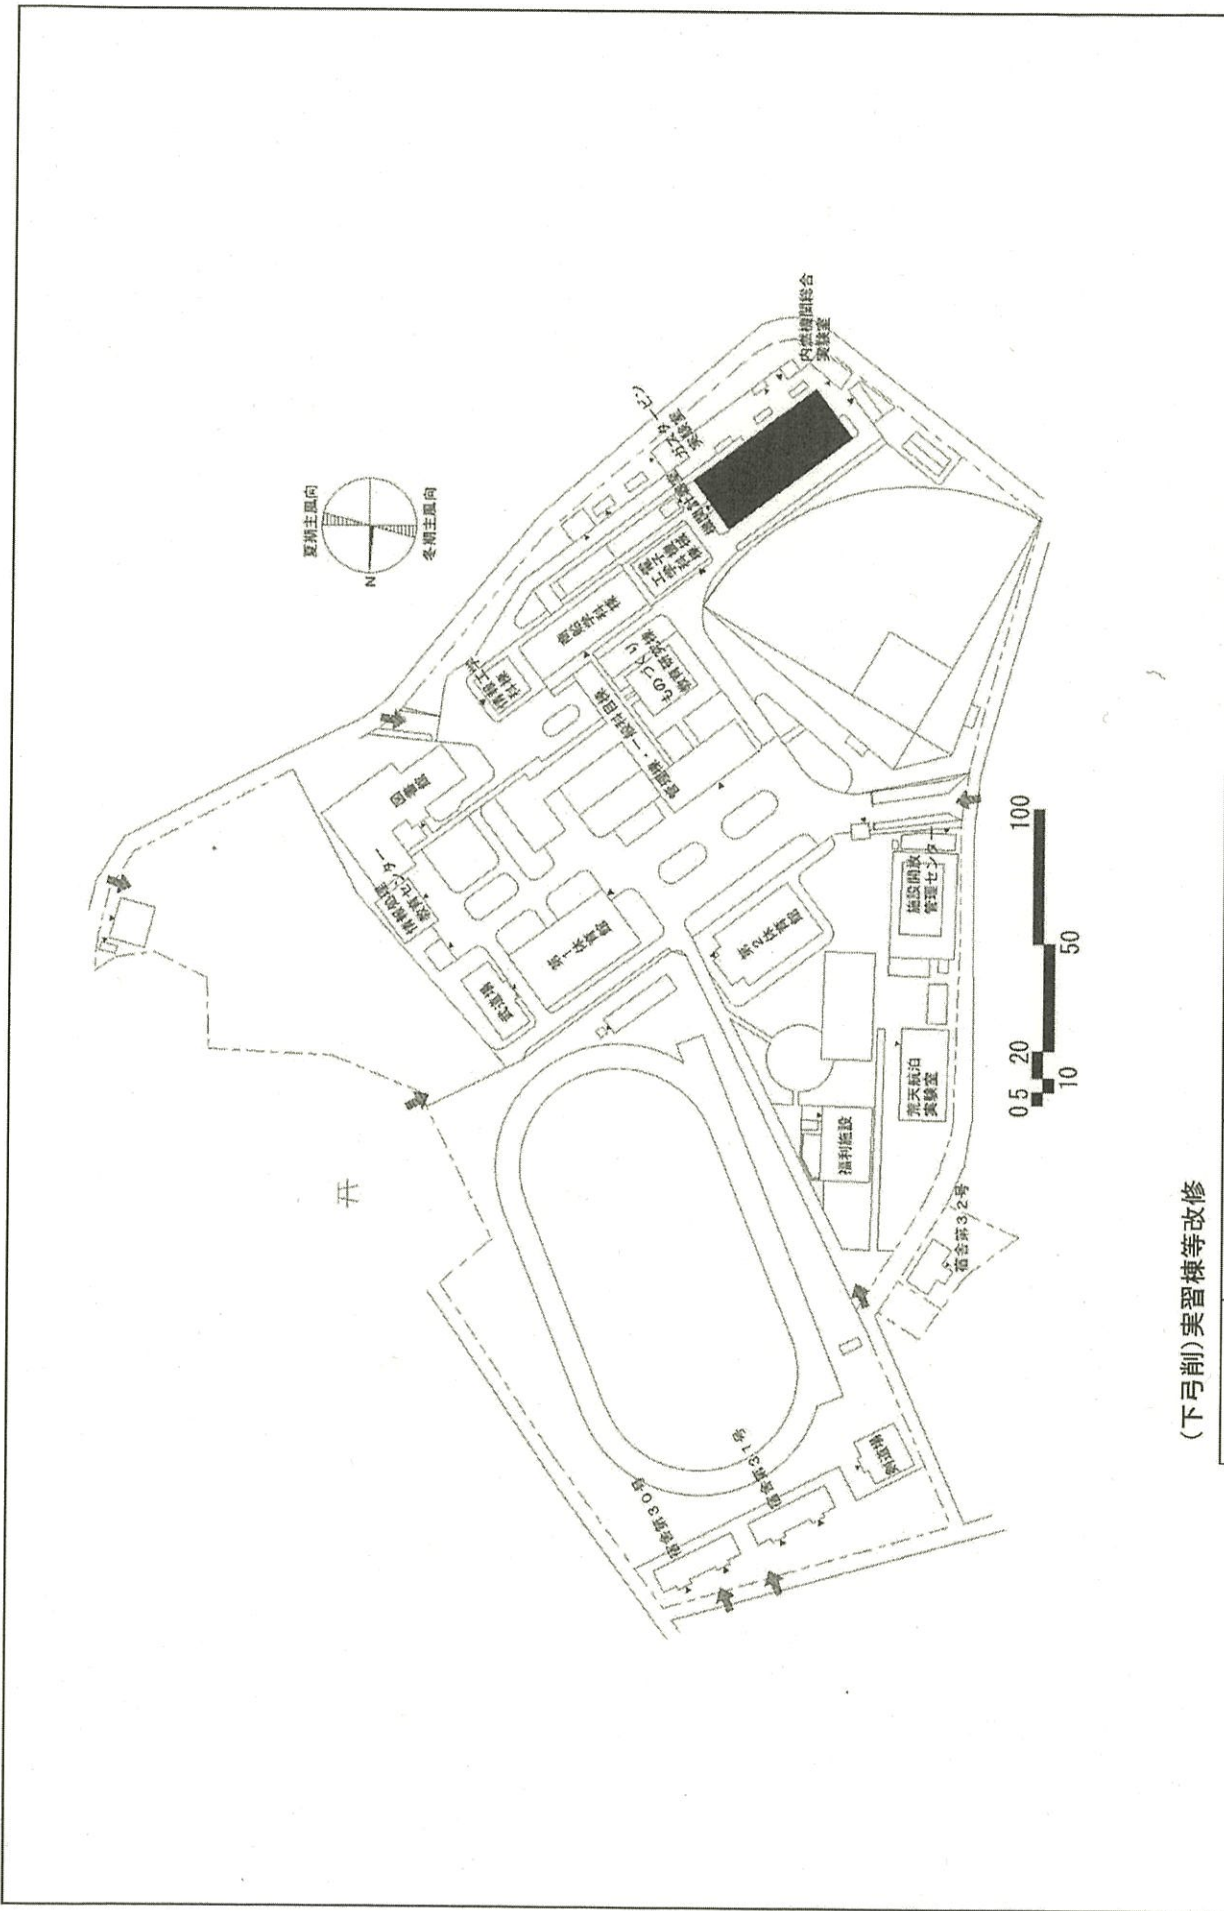


(下弓削)実習棟等改修

団地名	001下弓削	事業名	国立高等専門学校機構(弓削商船高等専門学校) (下弓削)実習棟改修	配置図	1/2, 200
-----	--------	-----	--------------------------------------	-----	----------

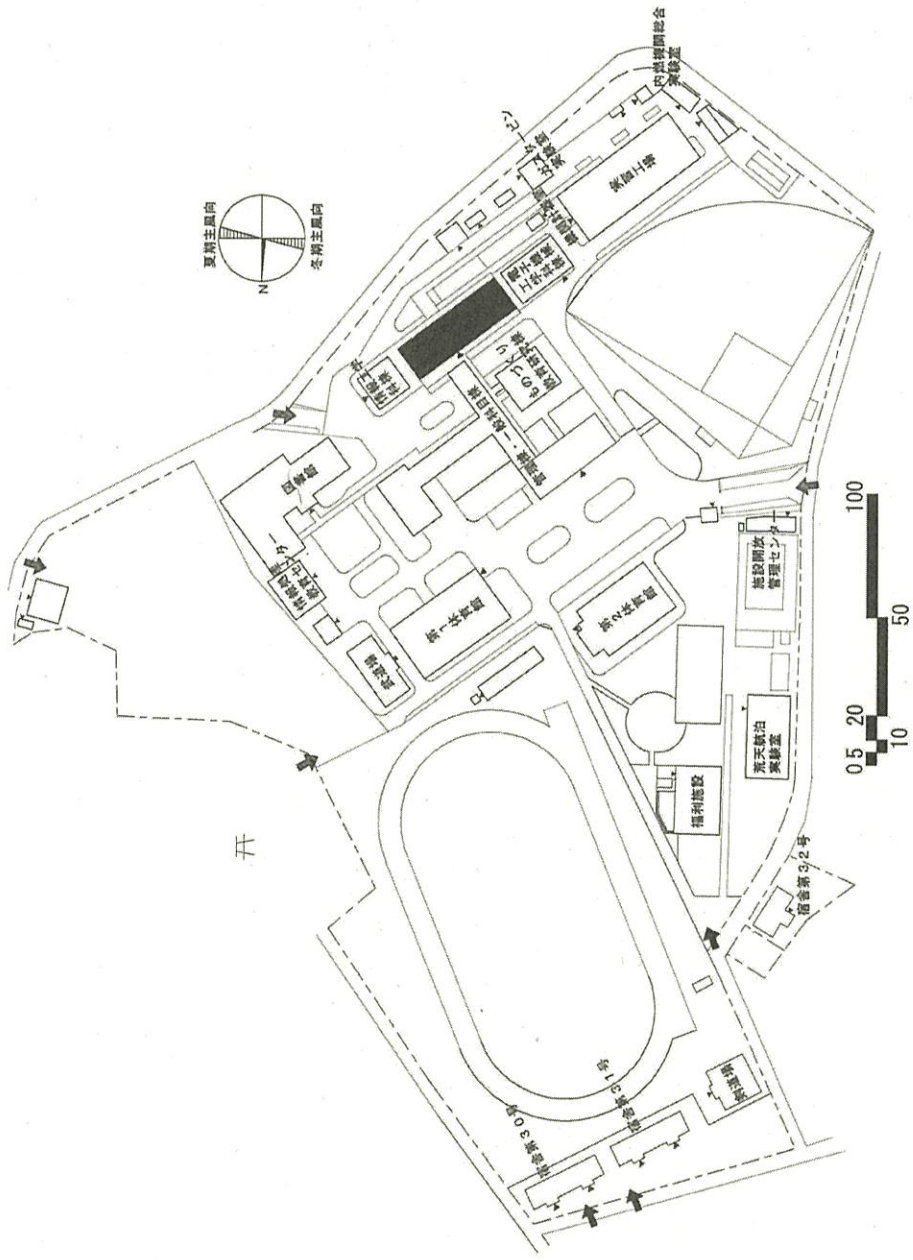

(下弓削)実習棟等改修


団地名	001下弓削	事業名	国立高等専門学校機構(弓削商船高等専門学校) (下弓削)校舎改修(商船学科)	配置図	1/2, 200
-----	--------	-----	---	-----	----------

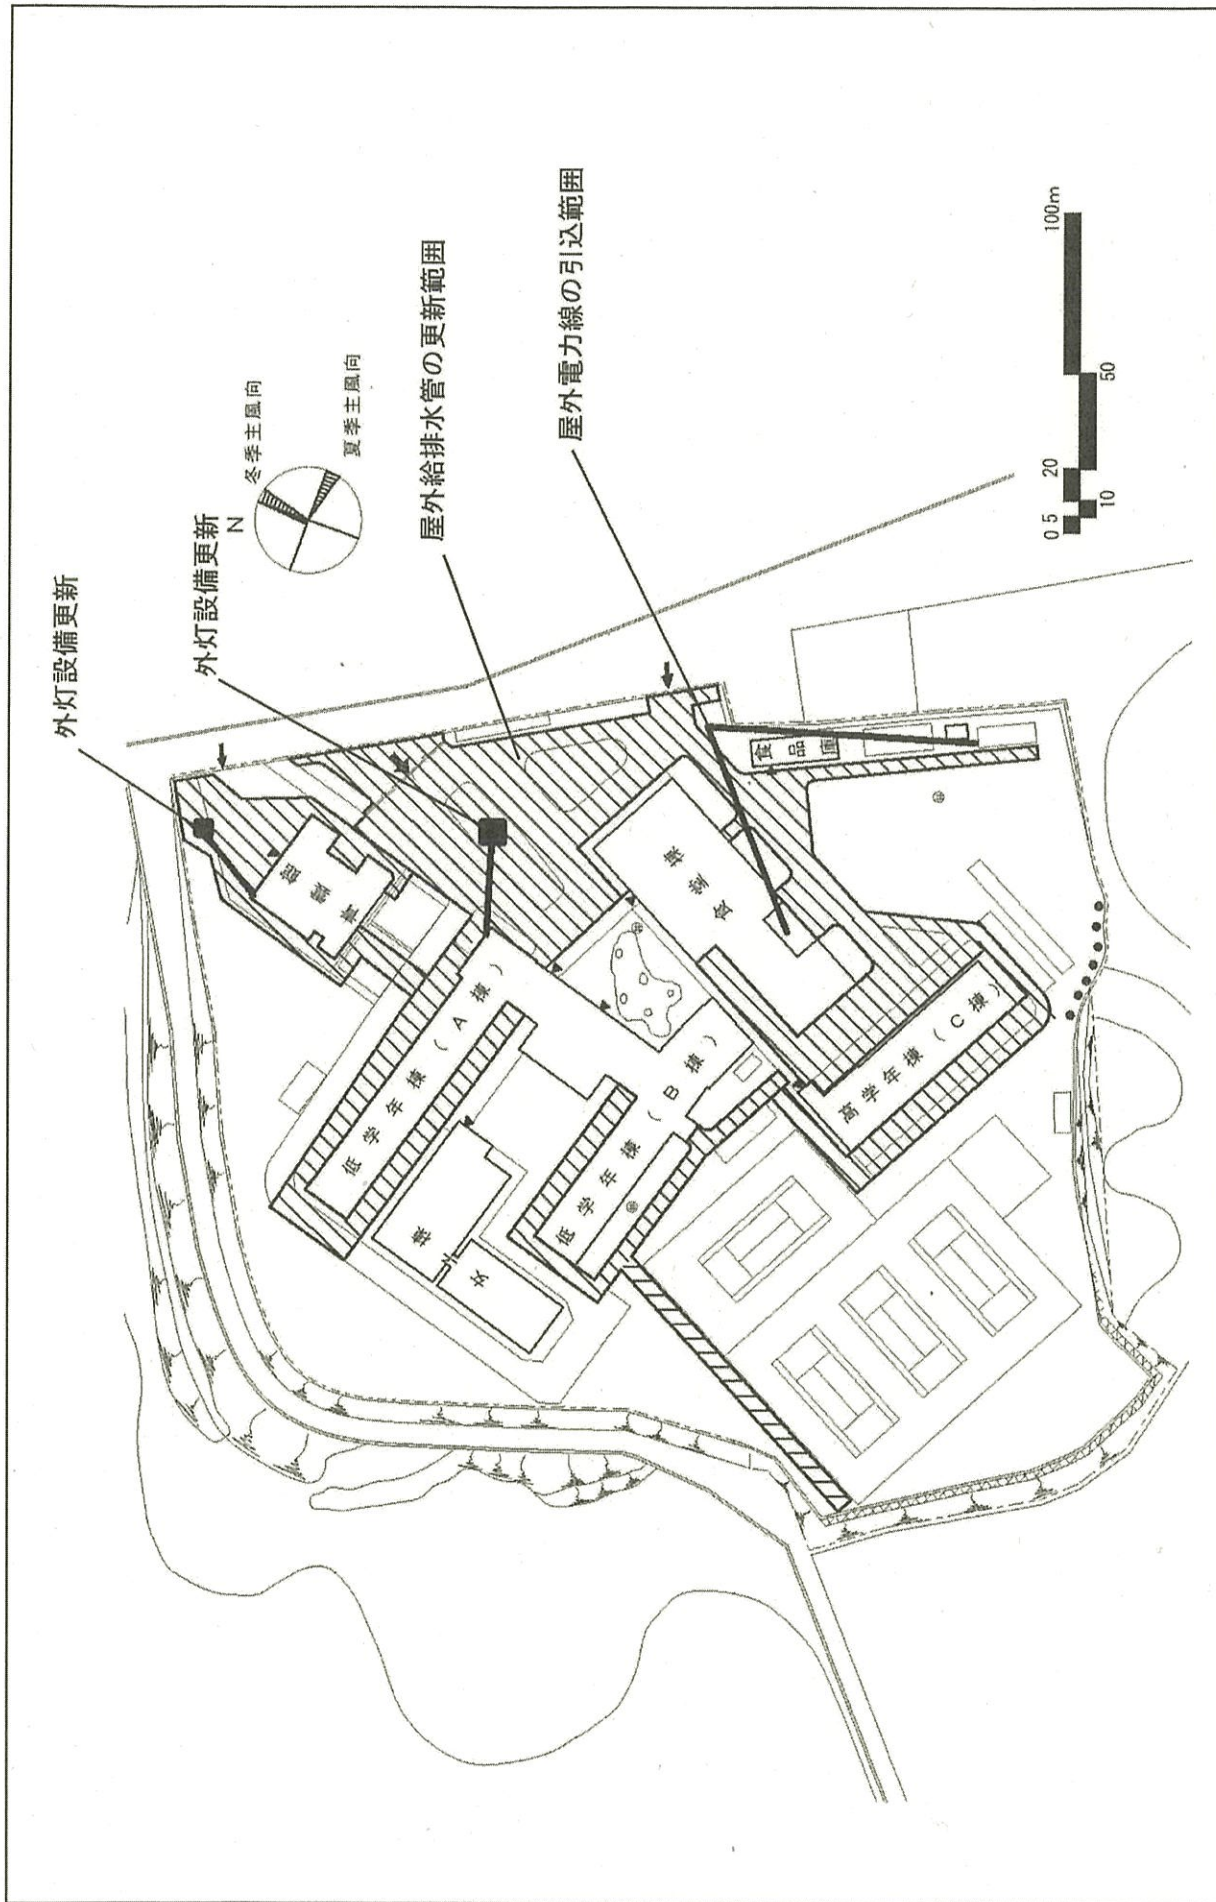

団地名	002 日比団地	事業名	国立高等専門学校機構(弓削船高等専門学校) (日比団地)ライフライン再生(給排水設備)	配置図	1/900
-----	----------	-----	--	-----	-------

屋外給水管の更新範囲

屋外電力線等の更新範囲

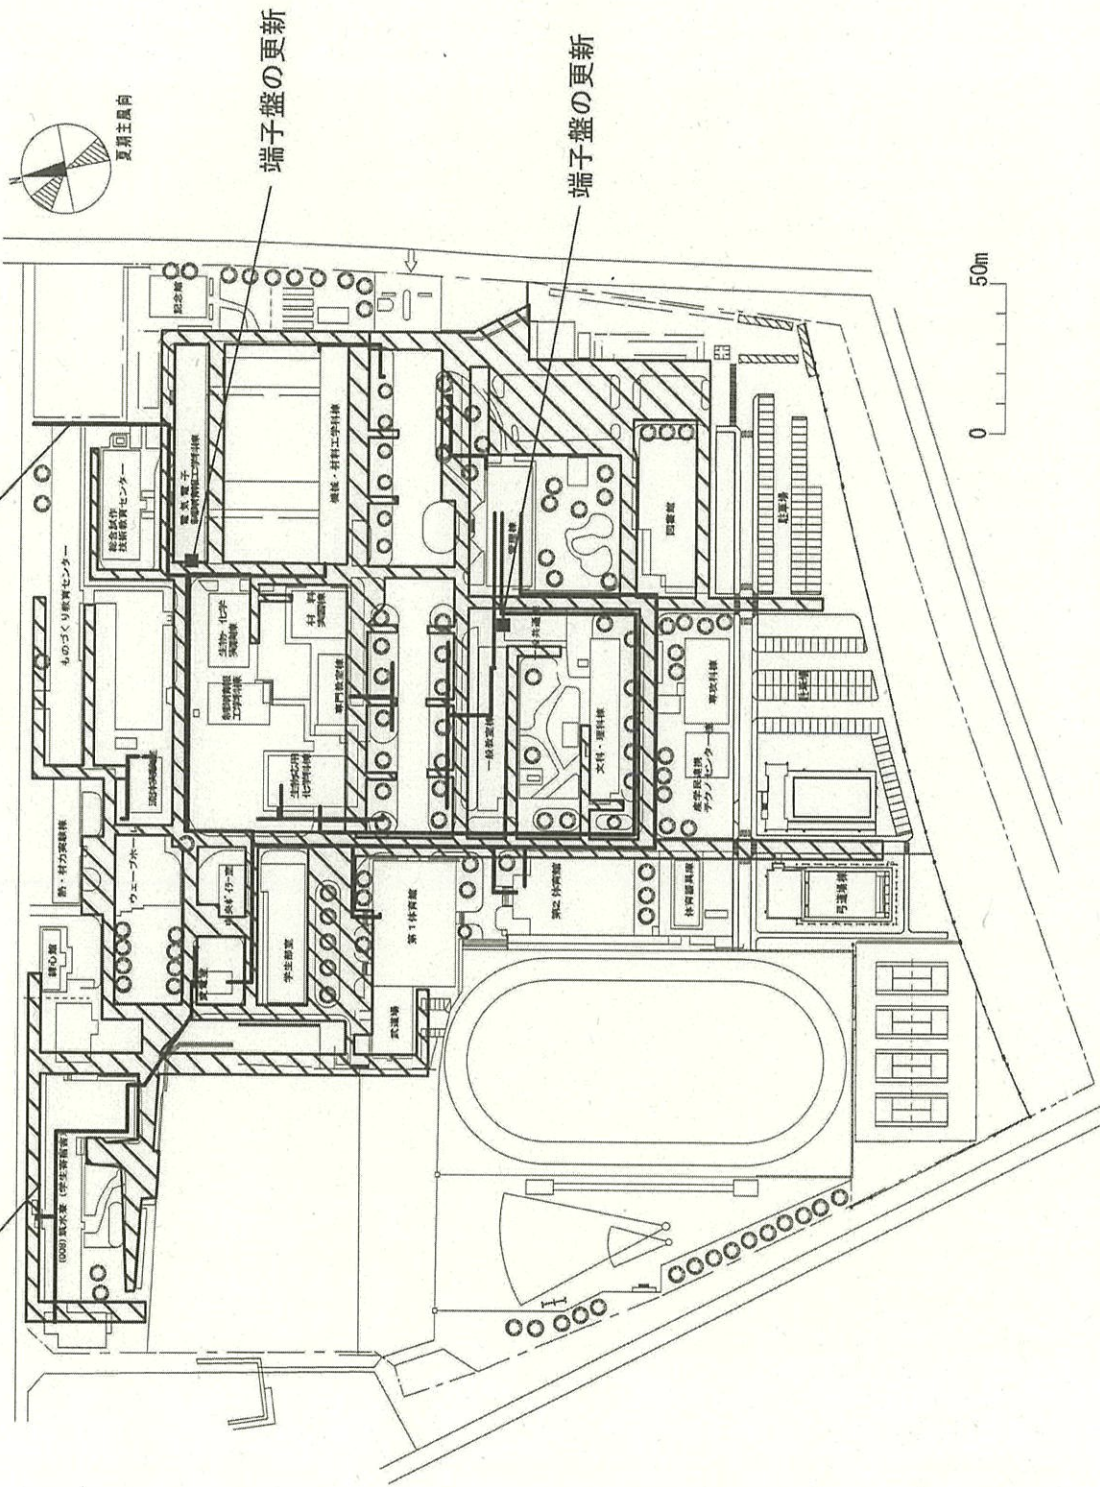

団地名


001 小森野

事業名


国立高等専門学校機構(久留米工業高等専門学校) ライフライン再生(給排水設備)

配置図

1/2000

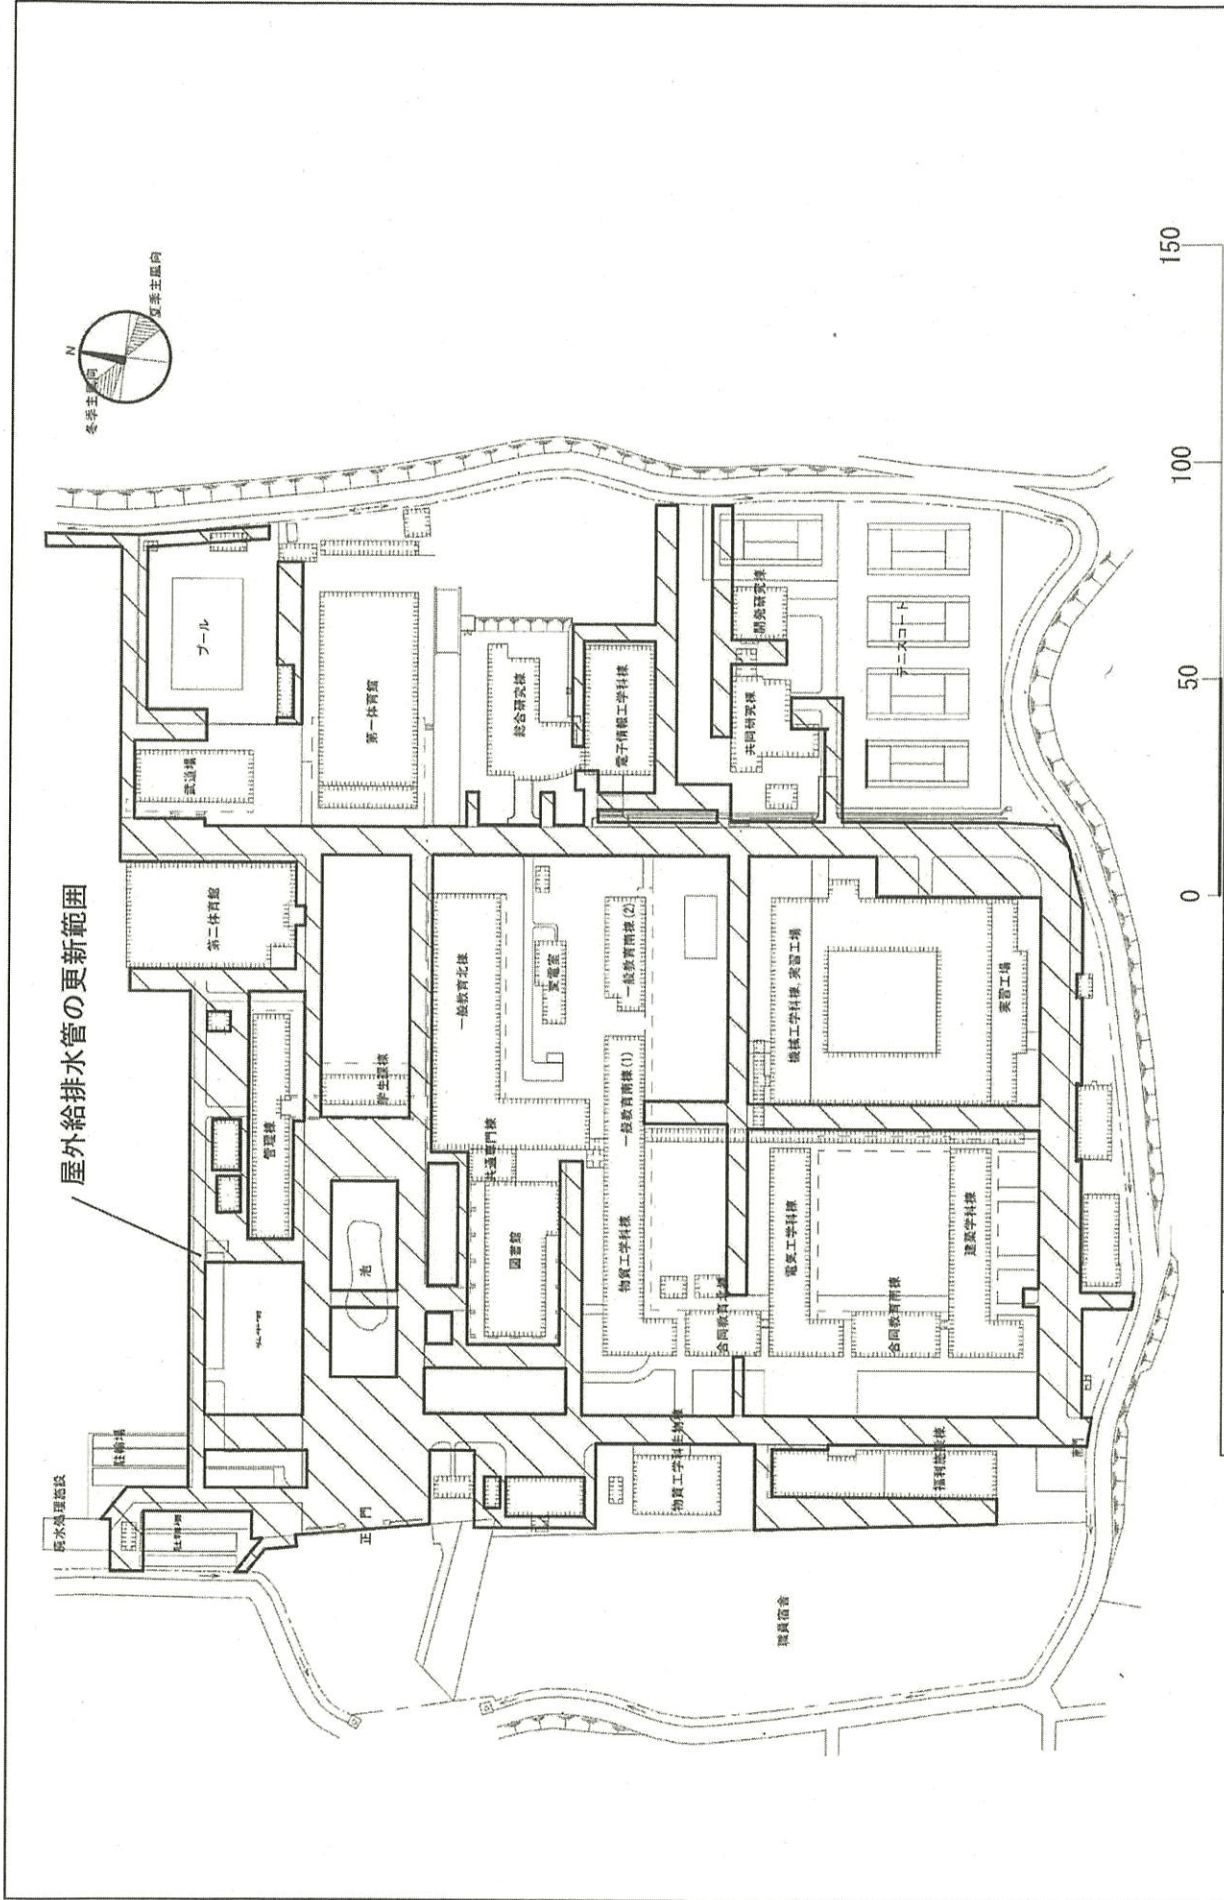


屋外給排水管の更新範囲

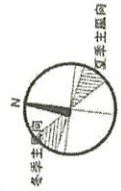


団地名	001 東萩尾	事業名	国立高等専門学校機構(有明工業高等専門学校) (東萩尾他)ライフライン再生(給排水設備)	配置図	1/1500
-----	---------	-----	---	-----	--------



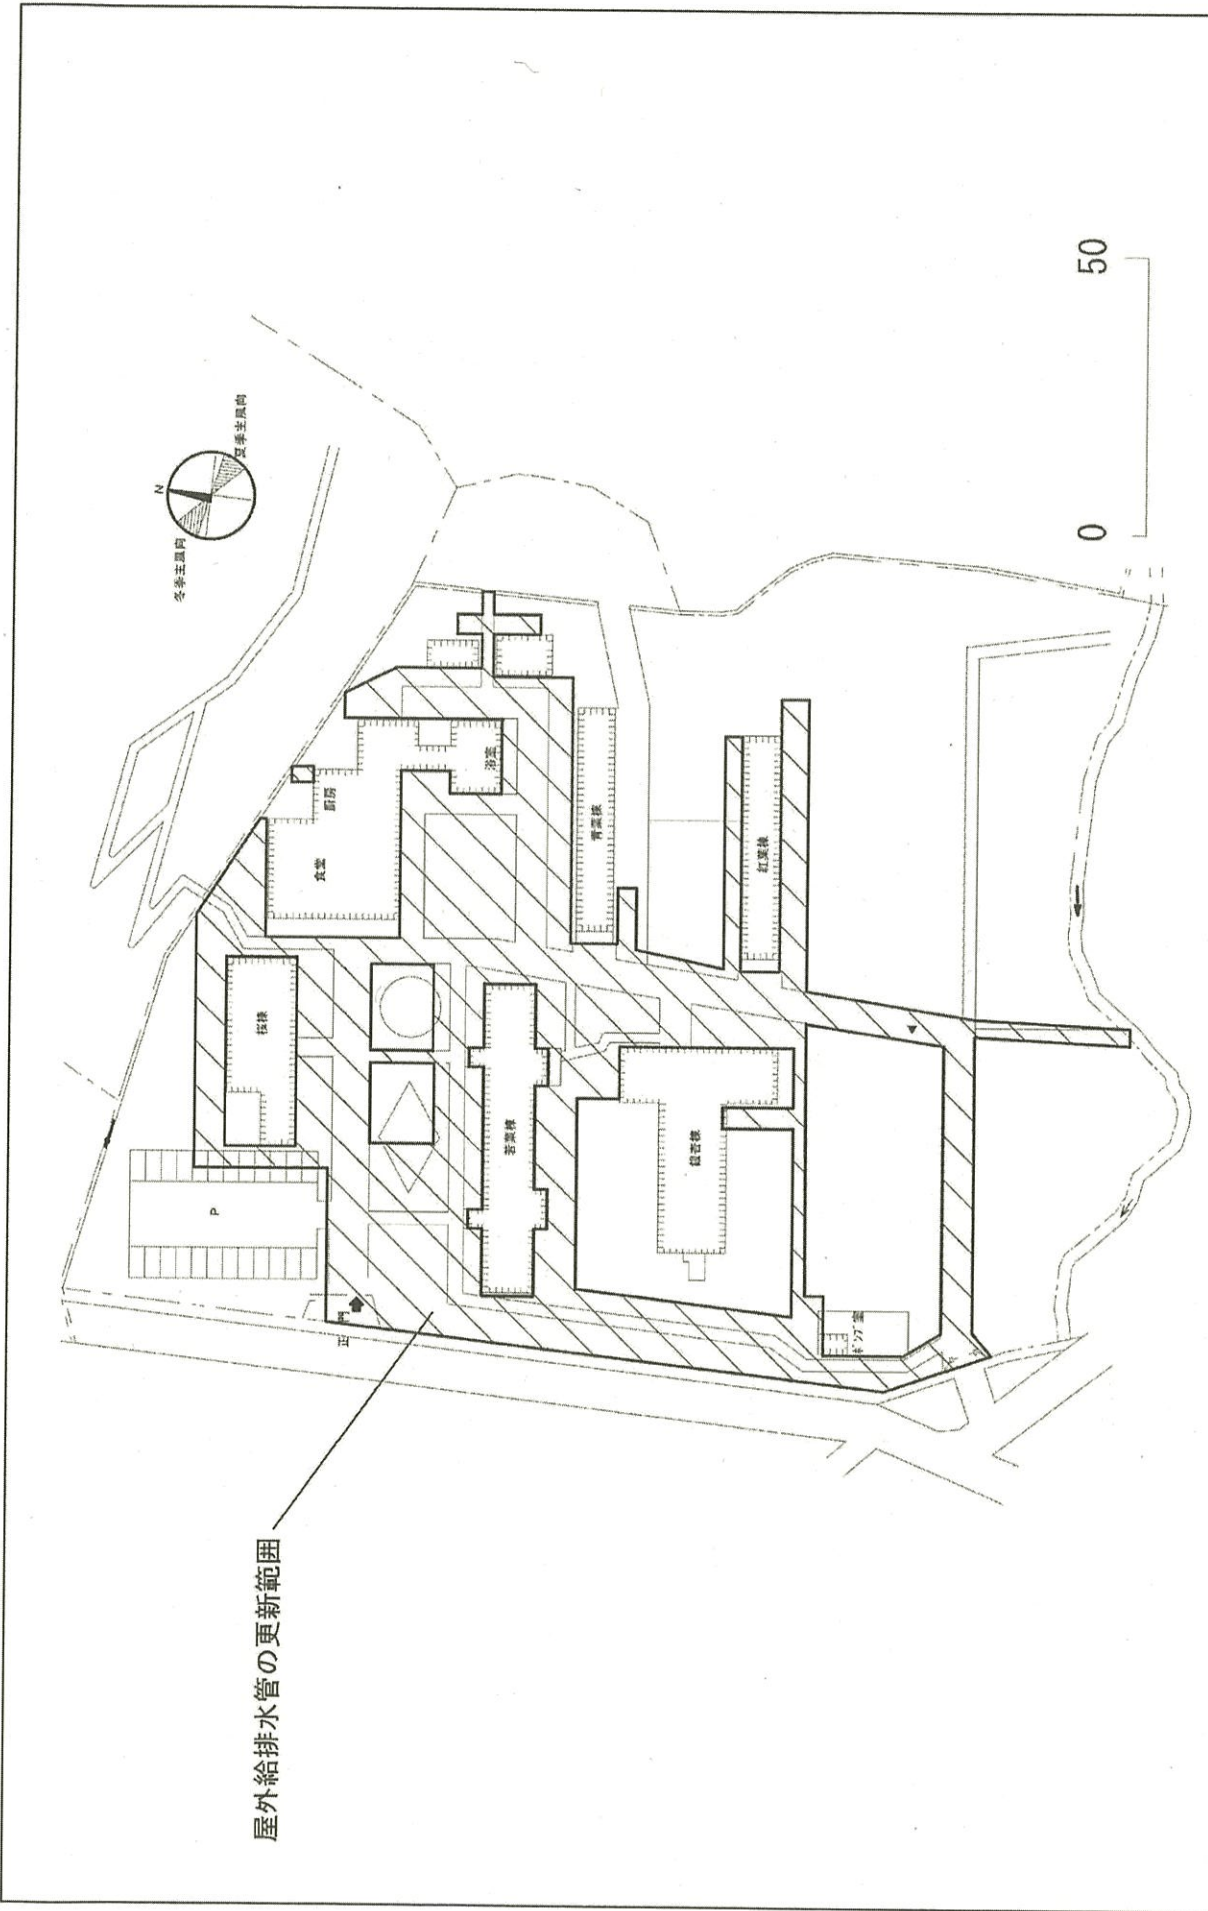

屋外給排水管の更新範囲

団地名	002 次郎丸	事業名	国立高等専門学校機構(有明工業高等専門学校) (東葦尾他)ライフライン再生(給排水設備)	配置図	1/1000
-----	---------	-----	---	-----	--------

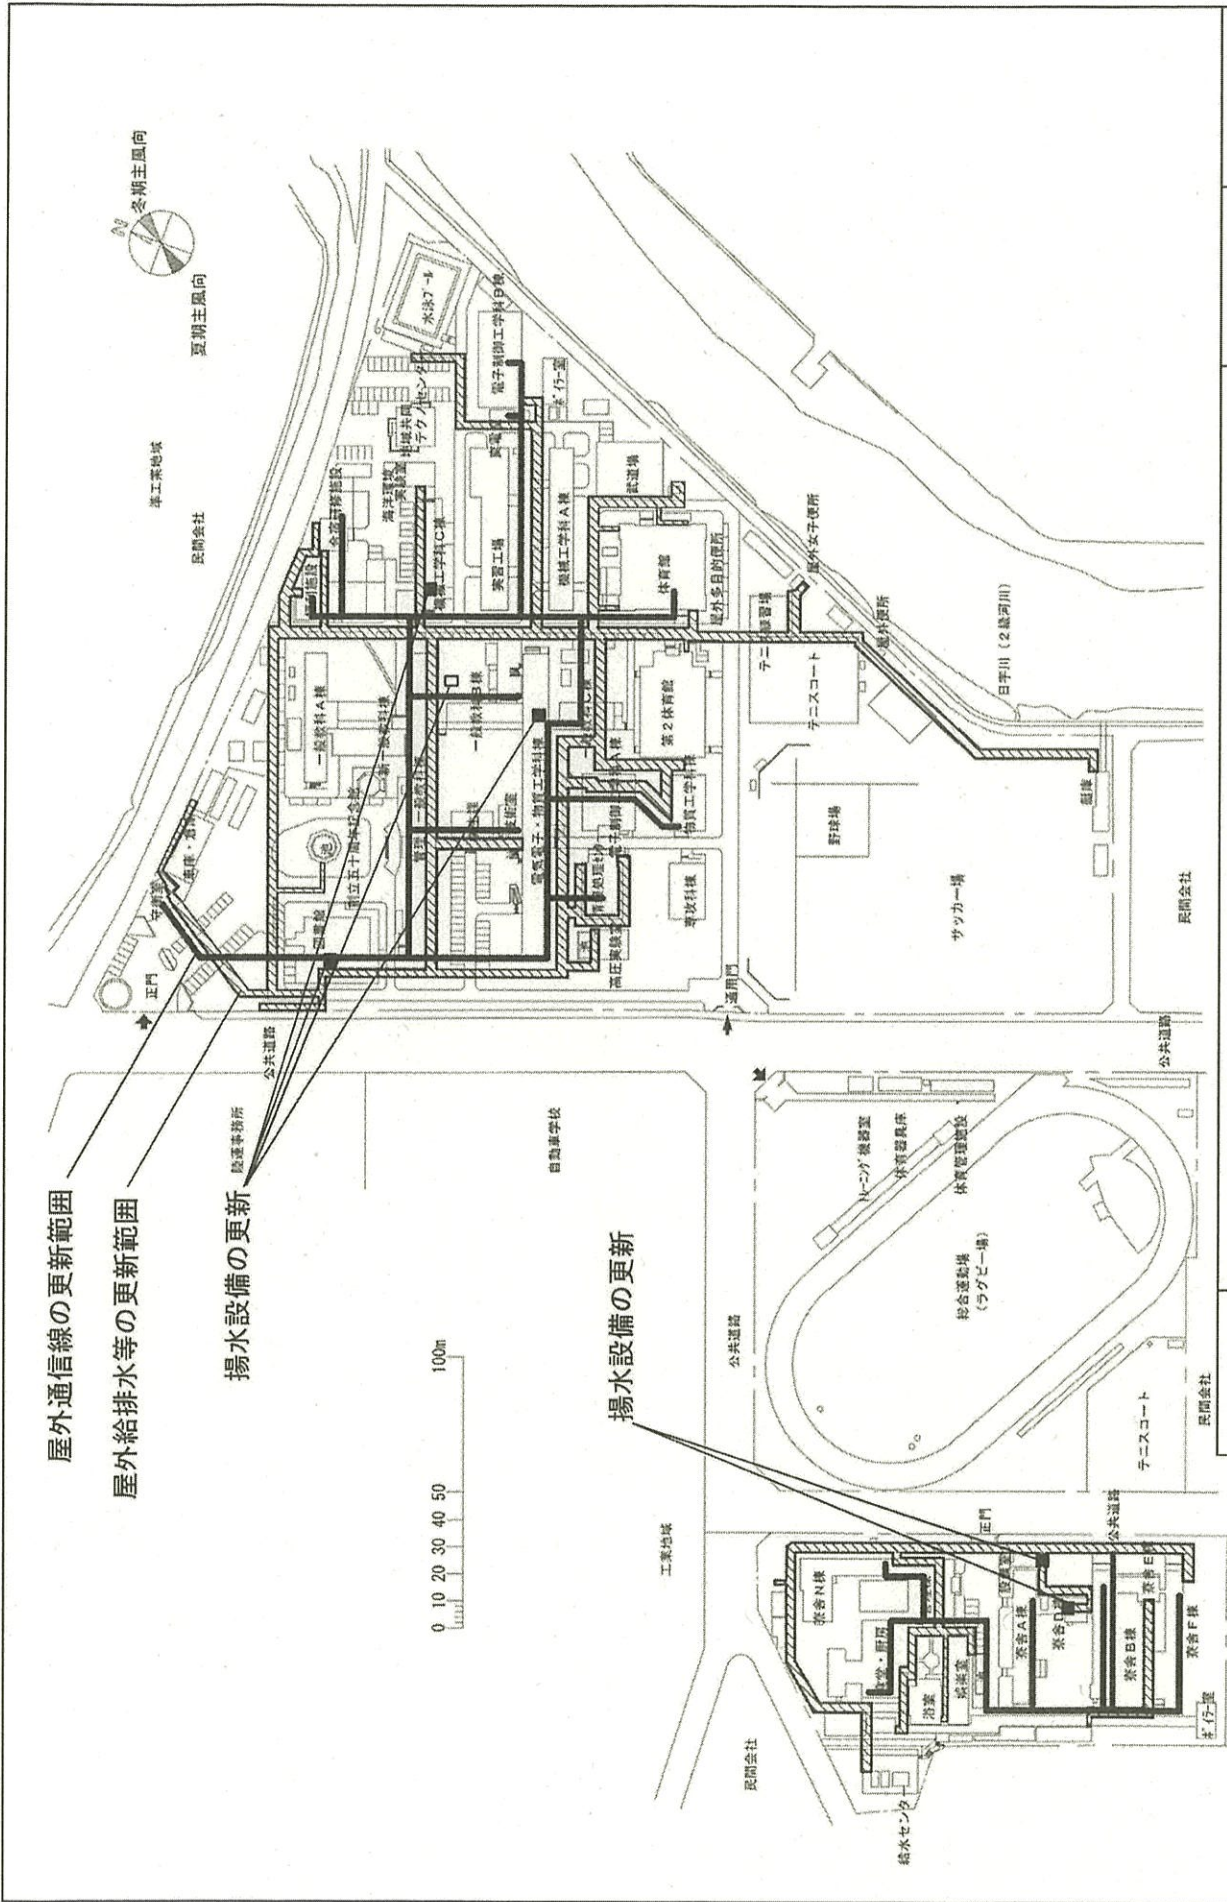

屋外通信線の更新範囲

屋外給排水等の更新範囲

揚水設備の更新

揚水設備の更新


事業名

国立高等専門学校機構(佐保工業高等専門学校)(沖新)ライフライン再生(給排水設備)

配置図

1/2500



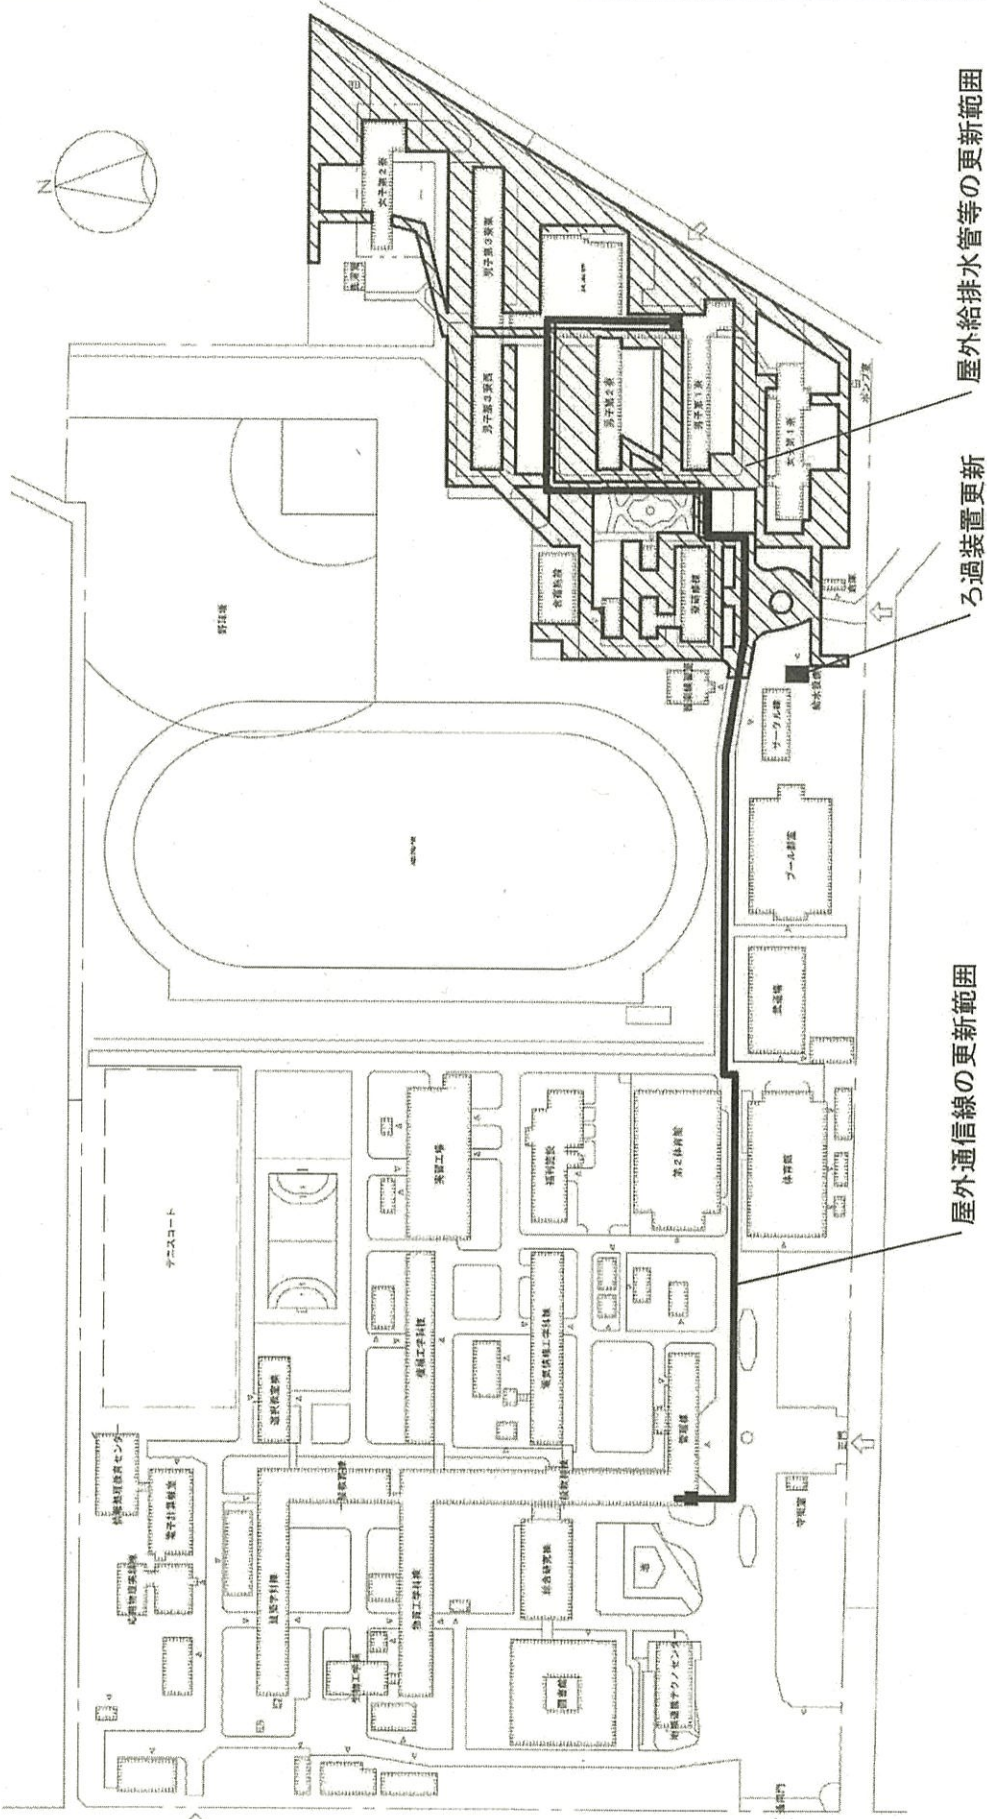

屋外通信線の更新範囲

ろ過装置更新  
屋外給排水管等の更新範囲

団地名

001吉尾

事業名

国立高等専門学校機構(都城工業高等専門学校)  
(吉尾)ライフライン再生(給排水設備)

配置図

1/2000

## 大阪大学医学部附属病院の再開発整備計画について

### 【現状と課題】

大阪大学医学部附属病院は、平成5年に吹田キャンパスへの移転に伴う再開発整備を行ったが、先進医療の充実、臨床研修機能の強化、災害対策等に対応するため、現在地にて外来・中診棟の機能強化を図る。

附属病院周辺の敷地に余裕がなく増築すると将来的な整備スペースを確保できないこと、工事中も病院機能を継続する必要があることから、全面改築を行う。

病棟については、病院の収支状況や医療需要予測等を踏まえて、規模や整備時期の更なる検討を行う。


### 【計画の概要】

令和2年度から令和6年度まで、統合診療棟の新営整備を行う予定。

	R 2	R 3	R 4	R 5	R 6
統合診療棟新営					

※財政状況等により変更することがある

<凡例>  
  建設予定建物   
  解体撤去建物   
  工事終了後建物   
  既設建物

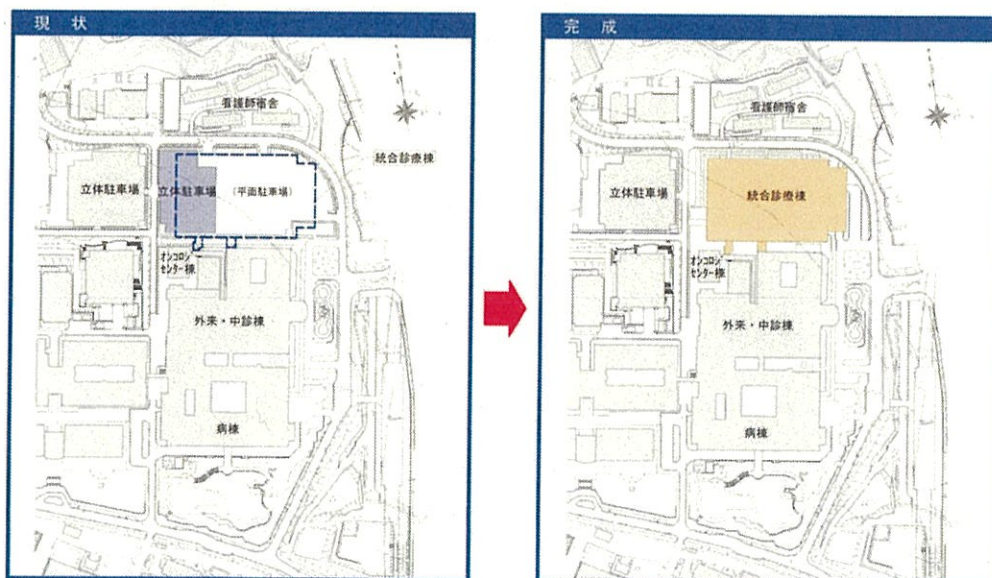

## 山口大学医学部附属病院の再開発整備計画について

### 【現状と課題】

山口大学医学部附属病院は、昭和42年山口大学医学部附属病院として開院以来、約50年が経過し、その間昭和60年から実施された再開発整備を完了したが、その後の経年による施設の老朽化や新たな医療ニーズによる狭隘化が著しく、近年の医療の進歩への対応が困難となりつつある。

また、高度先進医療の実現、医療人の育成、地域医療の充実、患者ニーズの多様化、災害時の医療継続等に対応するためにも、附属病院としての機能を果たすことができる施設の整備が必要となっている。

### 【計画の概要】


平成26年度の基幹・環境整備より着手し、平成27年度から平成30年度にかけて診療棟・病棟を増築、令和3年度から病棟及び外来診療棟等の既存施設の改修を行う予定。

	R2	R3	R4	R5	R6	R7	R8
病棟改修							
外来診療棟等改修							

※財政状況等により変更することがある

<凡例>

建設予定建物 改修予定建物 解体撤去建物 工事終了後建物 既設建物

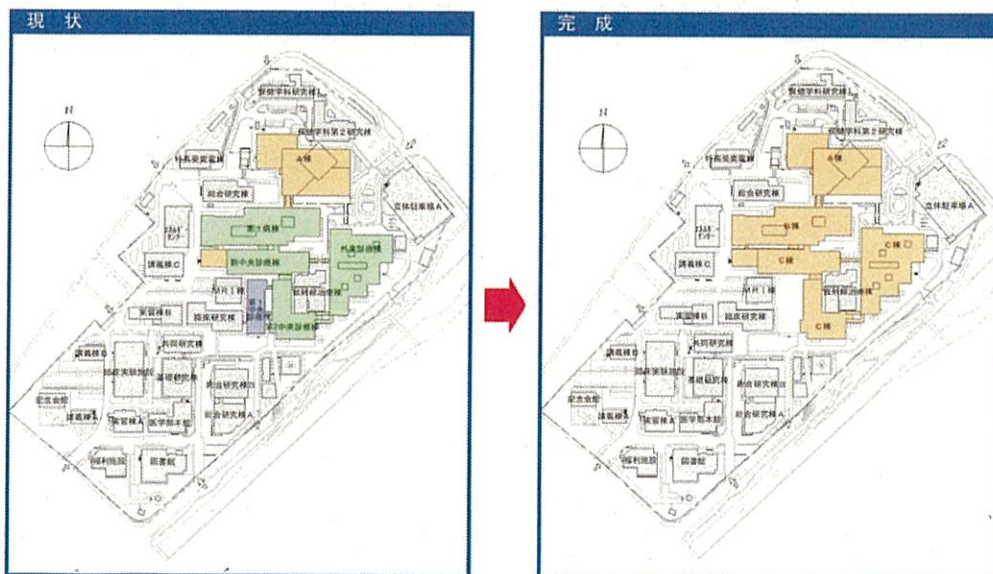

## 高知大学医学部附属病院の再開発整備計画について

### 【現状と課題】

高知大学医学部附属病院は、昭和56年の開院以来39年が経過し、施設の老朽化が著しいばかりでなく、医療の進歩、社会情勢の変化及び患者ニーズの多様化等医療を取り巻く環境の変化に対応が難しくなっている。

近年、医学の進歩とともに急速に発展している生命科学、医学薬学等の進歩に伴う医療の専門化、高度化、医療制度及び社会の構造の変革等、医療を巡る環境は大きく変化していることをふまえ、先端医療、災害時の医療継続、がん治療の実践に対応できる、新しい時代にマッチした附属病院の機能を果たすことができる施設の整備が必要となっている。

### 【計画の概要】

令和2年度から病棟増築等、令和6年度から外来診療棟等の既存施設の改修を行う予定。

年度	R2	R3	R4	R5	R6	R7	R8	R9	R10
病棟増築等									
外来診療棟等改修									

※財政状況等により変更することがある

<凡例>

□ 建設予定建物   ■ 改修予定建物   ■ 解体撤去建物   ■ 整備中建物   ■ 工事終了後建物   ■ 既設建物

