




団地名	045名寄	事業名	北海道大学(名寄)管理棟(農学系)	配置図	1/2000
-----	-------	-----	-------------------	-----	--------

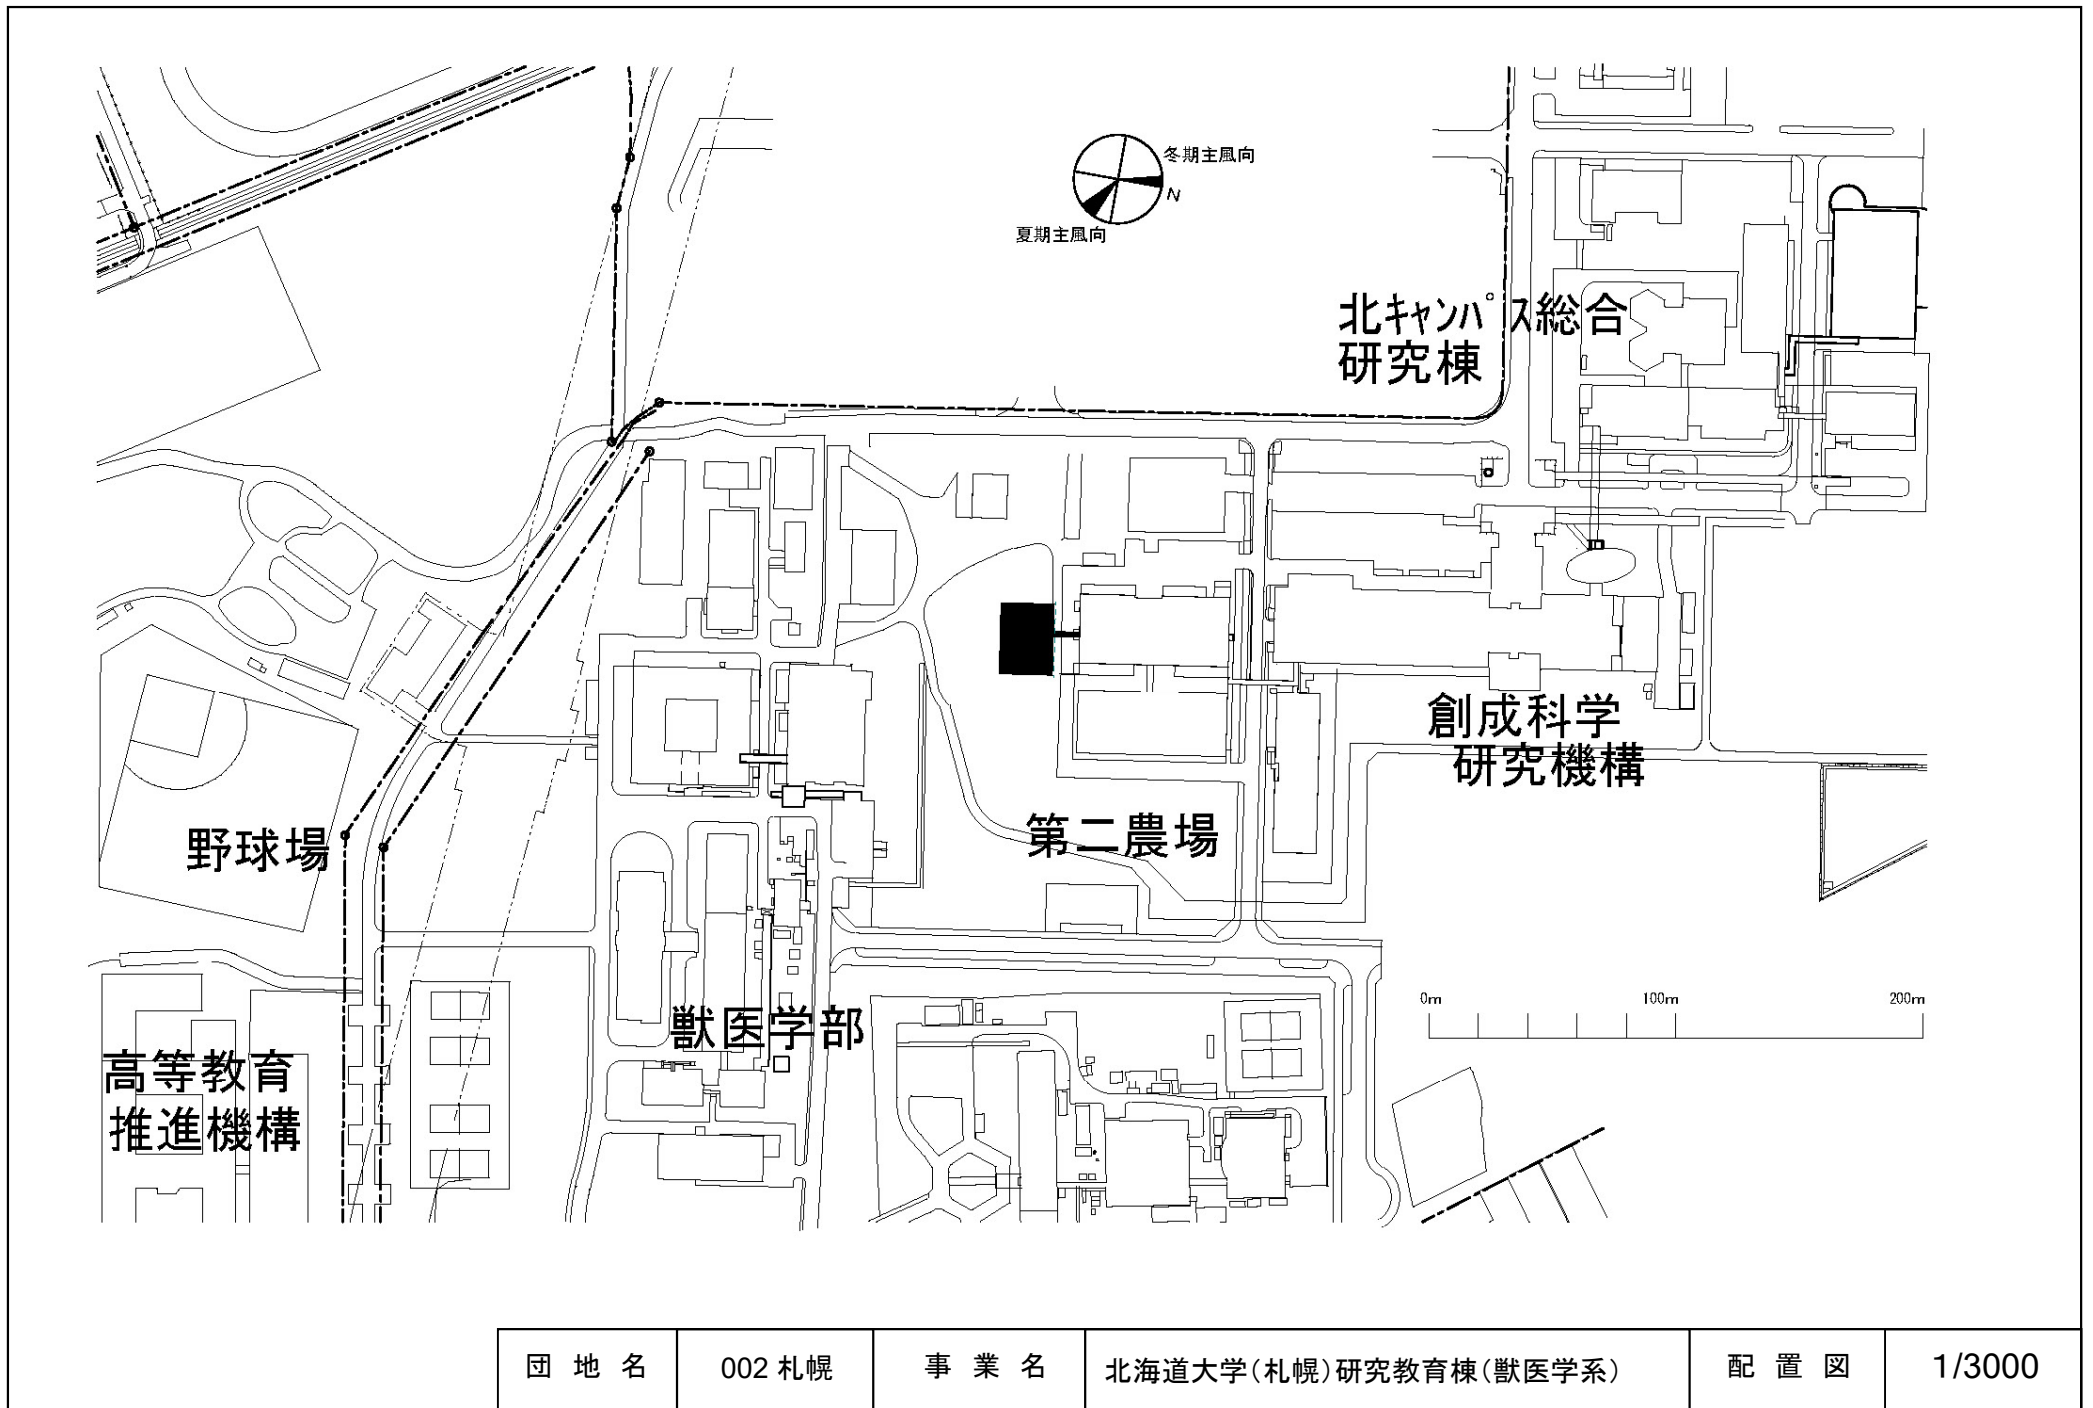


団地名	002 札幌	事業名	北海道大学(札幌)研究教育棟(獣医学系)	配置図	1/3000
-----	--------	-----	----------------------	-----	--------

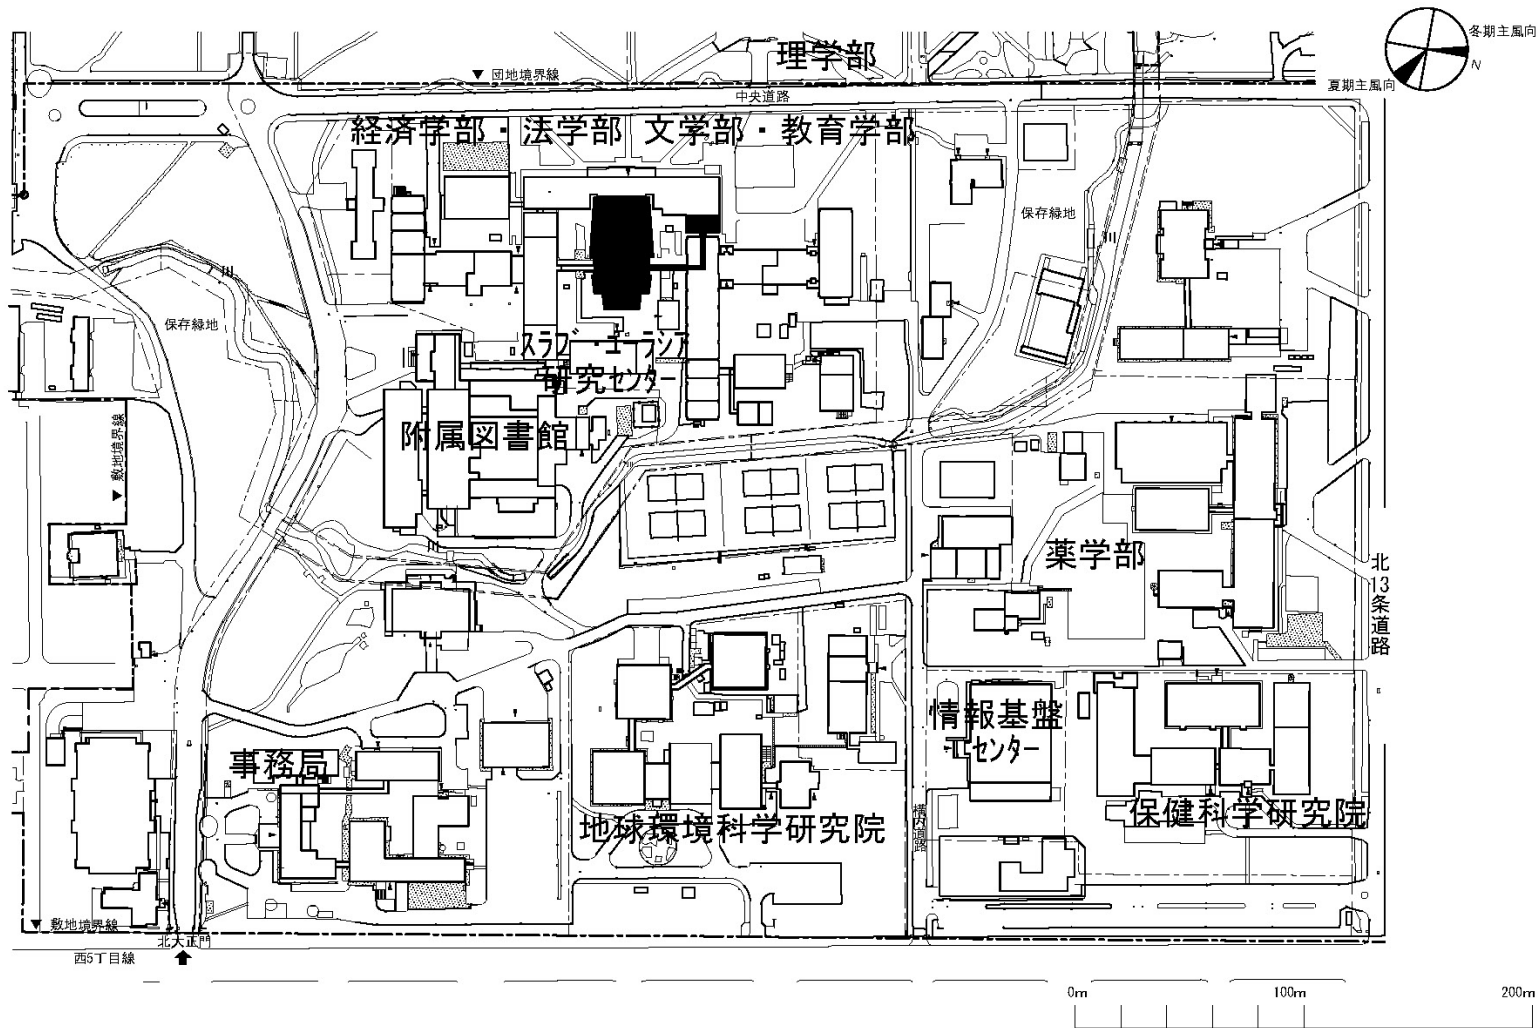


団地名	001 札幌	事業名	北海道大学(札幌)基幹・環境整備(衛生対策等)	配置図	1/3000
-----	--------	-----	-------------------------	-----	--------

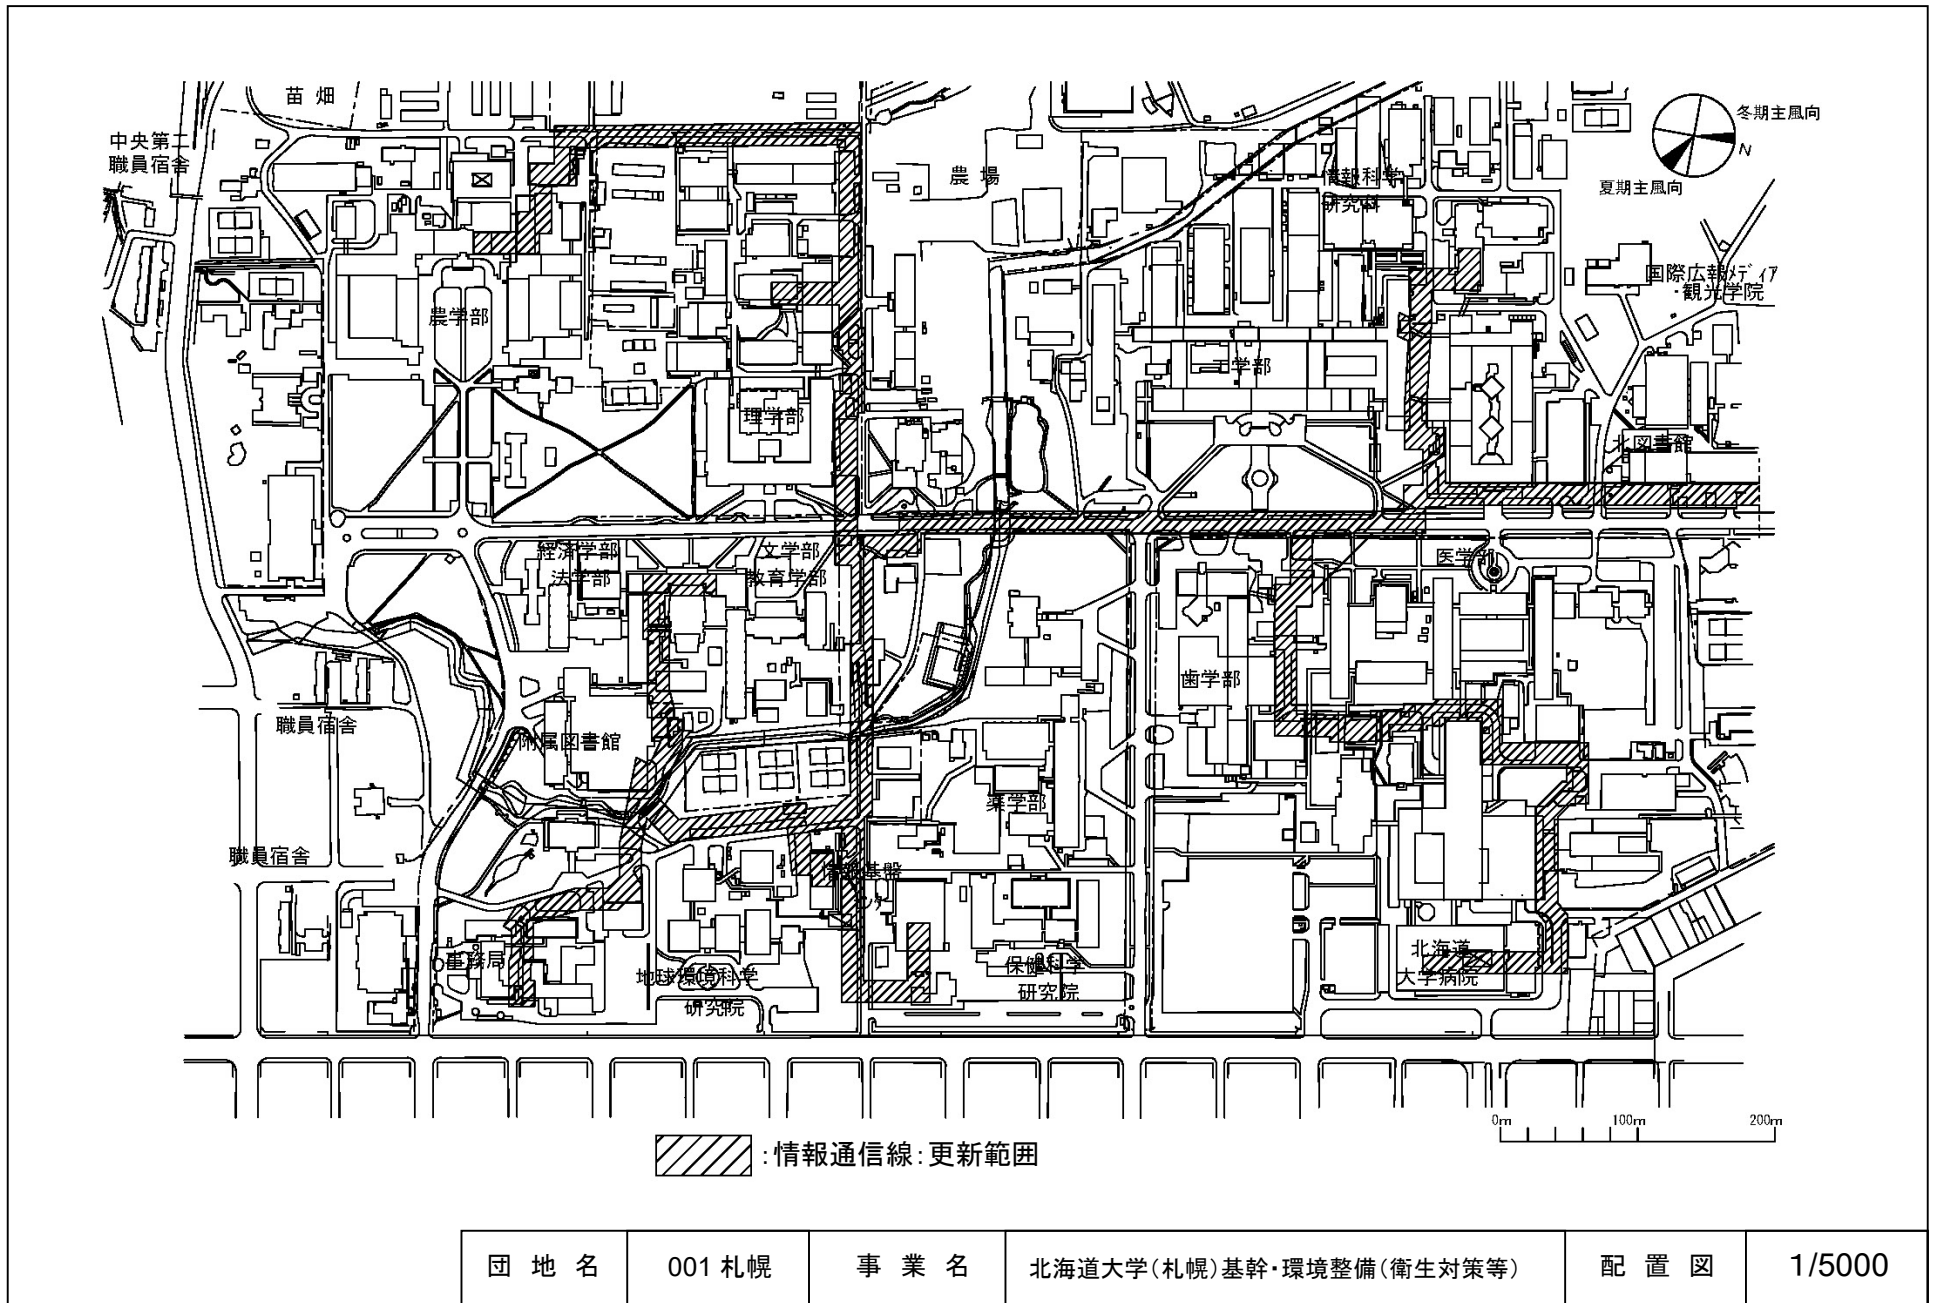


団地名	001 札幌	事業名	北海道大学(札幌)基幹・環境整備(衛生対策等)	配置図	1/5000
-----	--------	-----	-------------------------	-----	--------

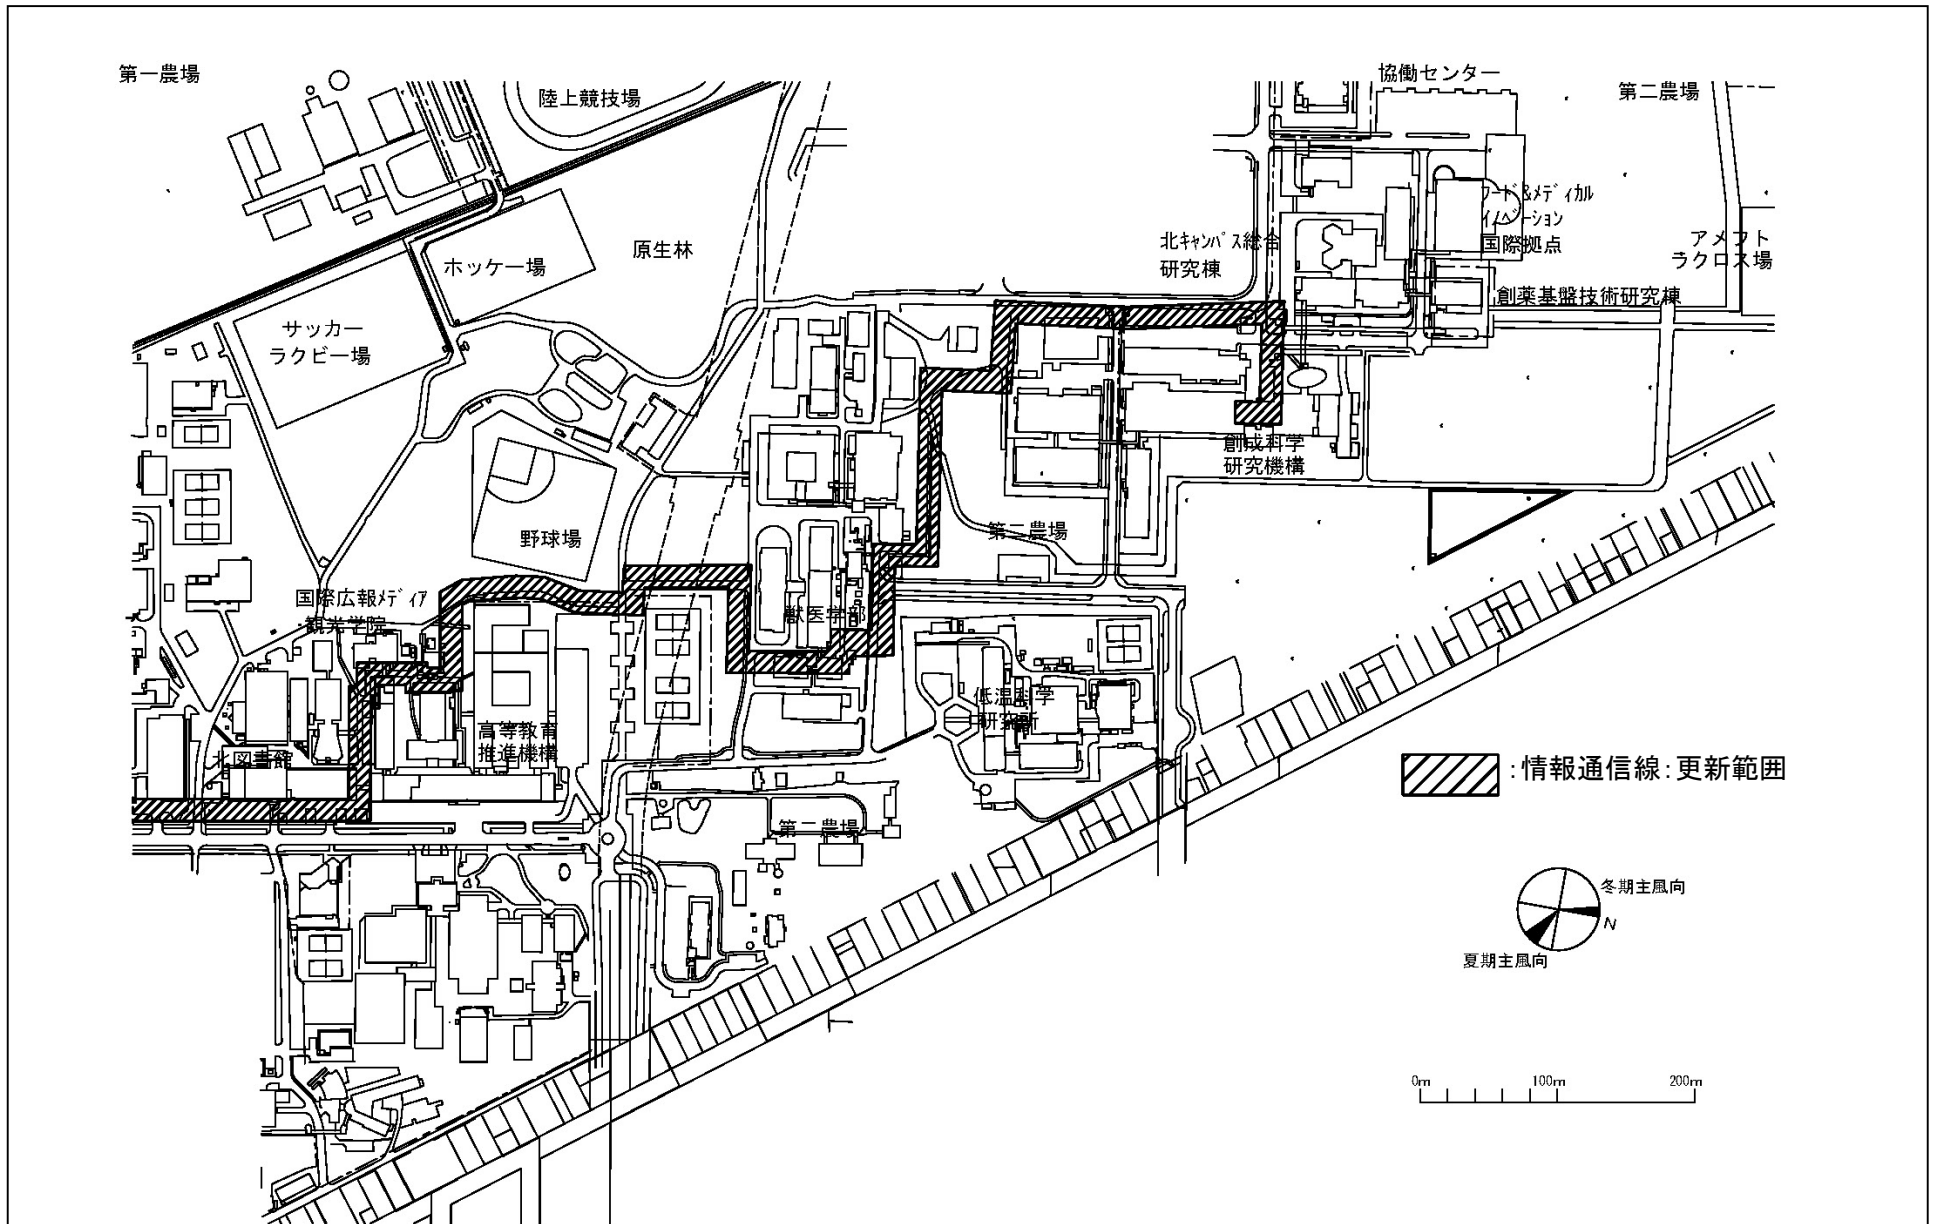


団地名	002 札幌	事業名	北海道大学(札幌)基幹・環境整備(衛生対策等)	配置図	1/5000
-----	--------	-----	-------------------------	-----	--------

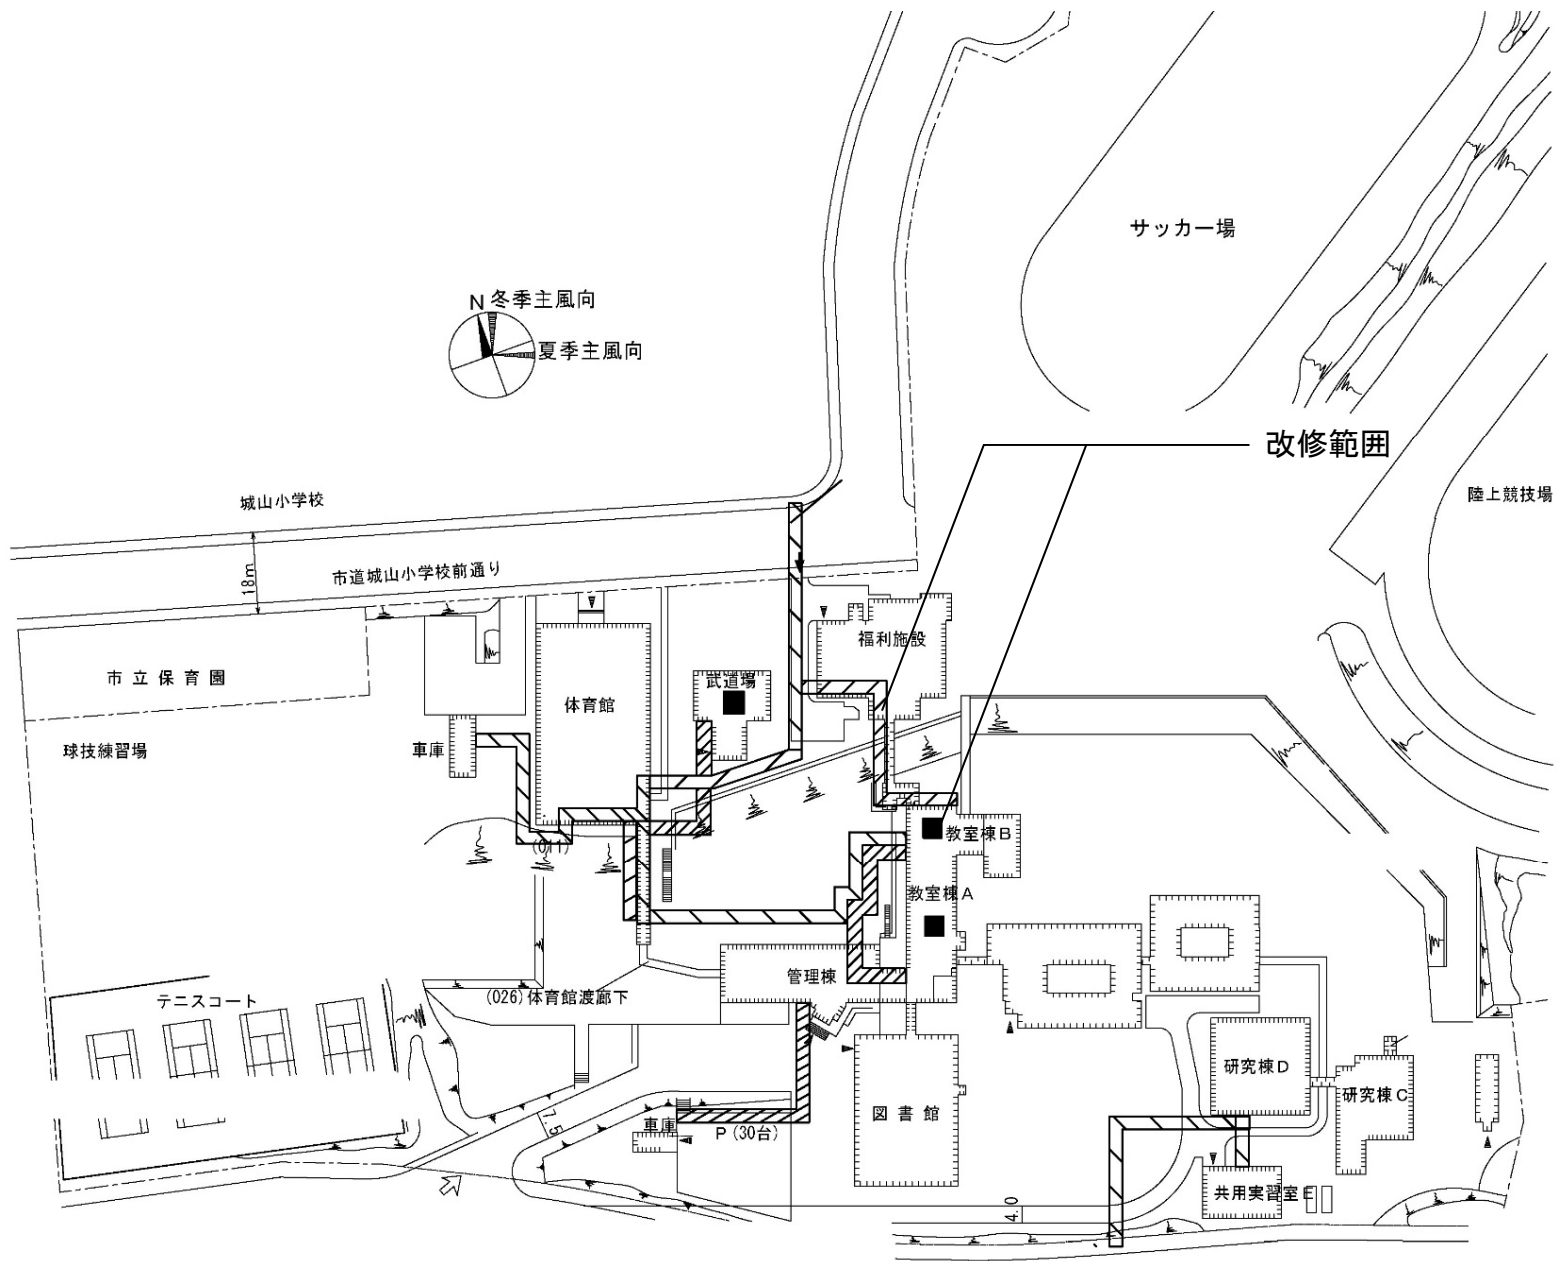

団地名	019 釧路城山	事業名	北海道教育大学(釧路城山)ライフライン再生(熱源設備等)	配置図	1/2000
-----	----------	-----	------------------------------	-----	--------

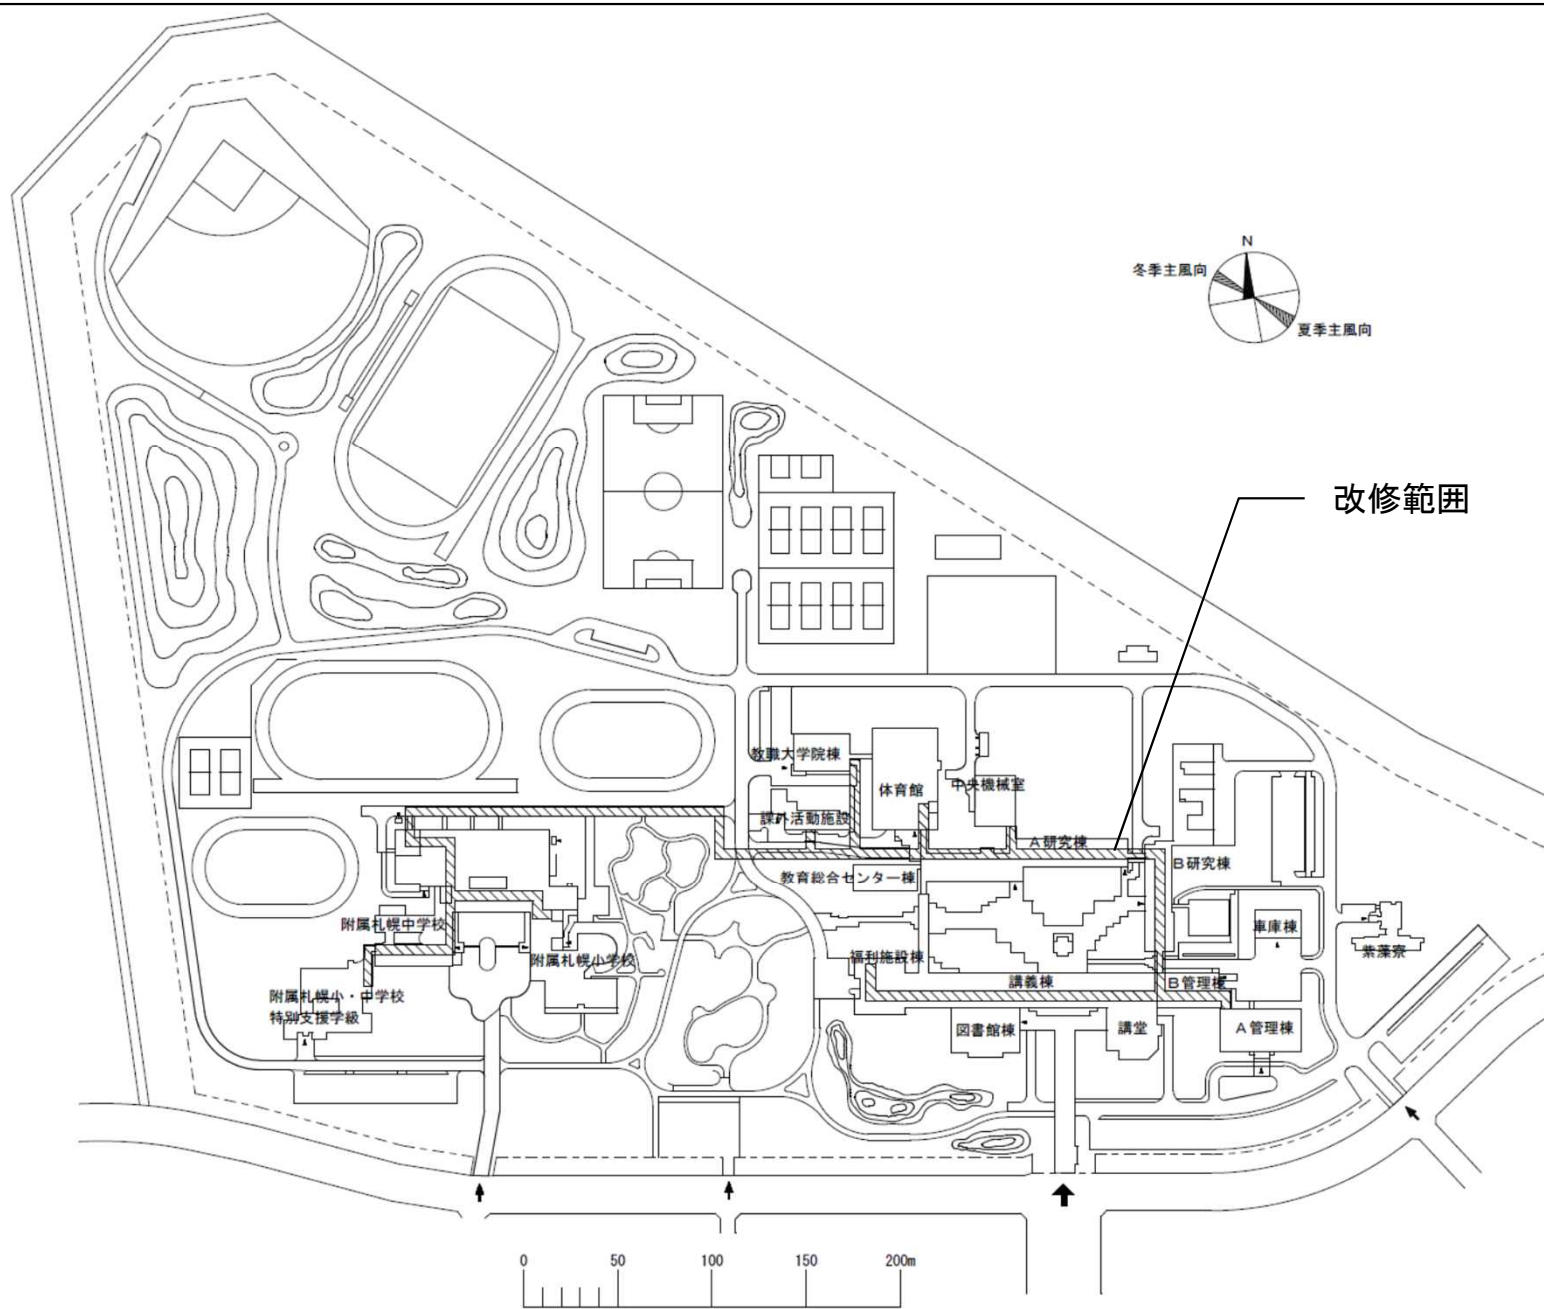


団地名	029 札幌あいの里	事業名	北海道教育大学(札幌あいの里)ライフライン再生(熱源設備等)	配置図	1/4,000
-----	------------	-----	--------------------------------	-----	---------

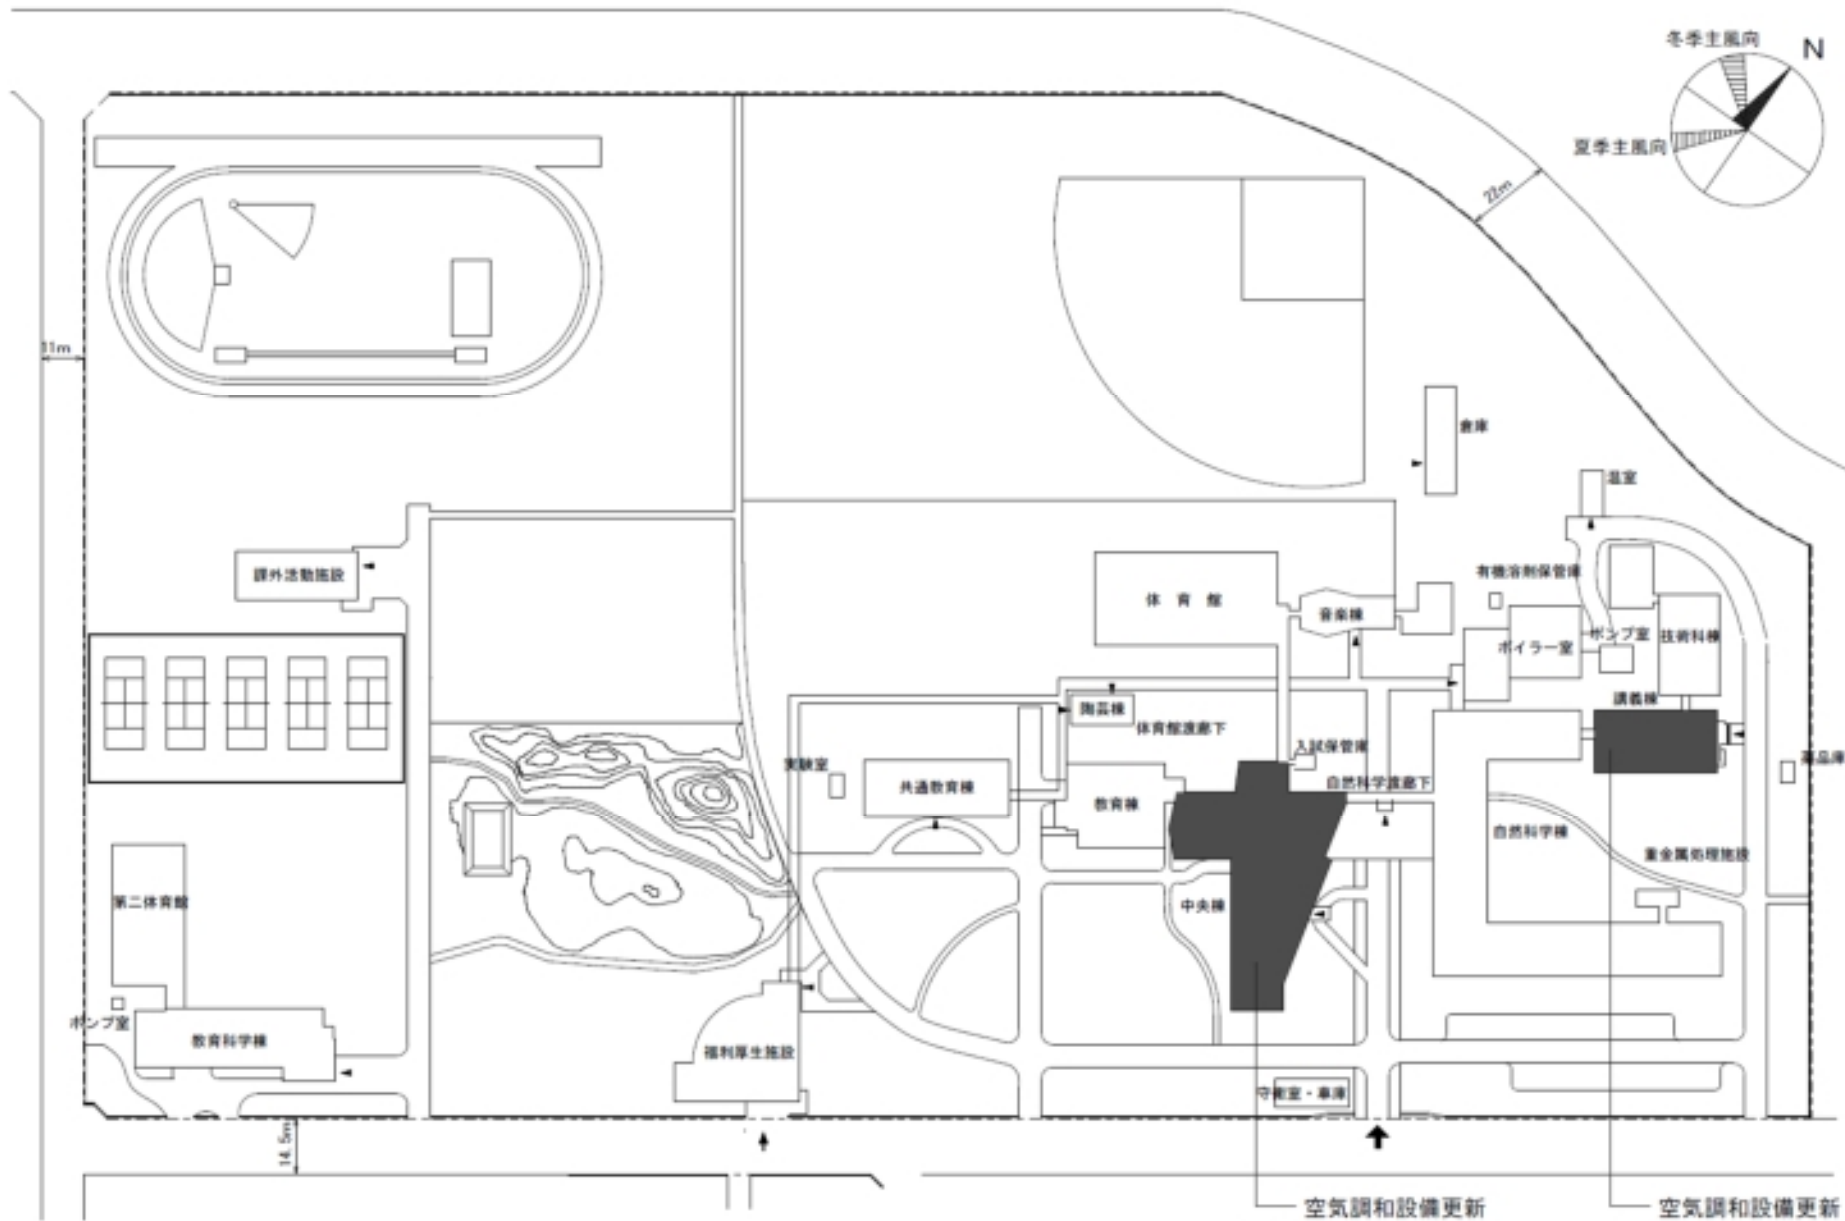


団地名	015 旭川北門町	事業名	北海道教育大学(旭川北門町)基幹・環境整備(衛生対策等)	配置図	1/2,000
-----	-----------	-----	------------------------------	-----	---------




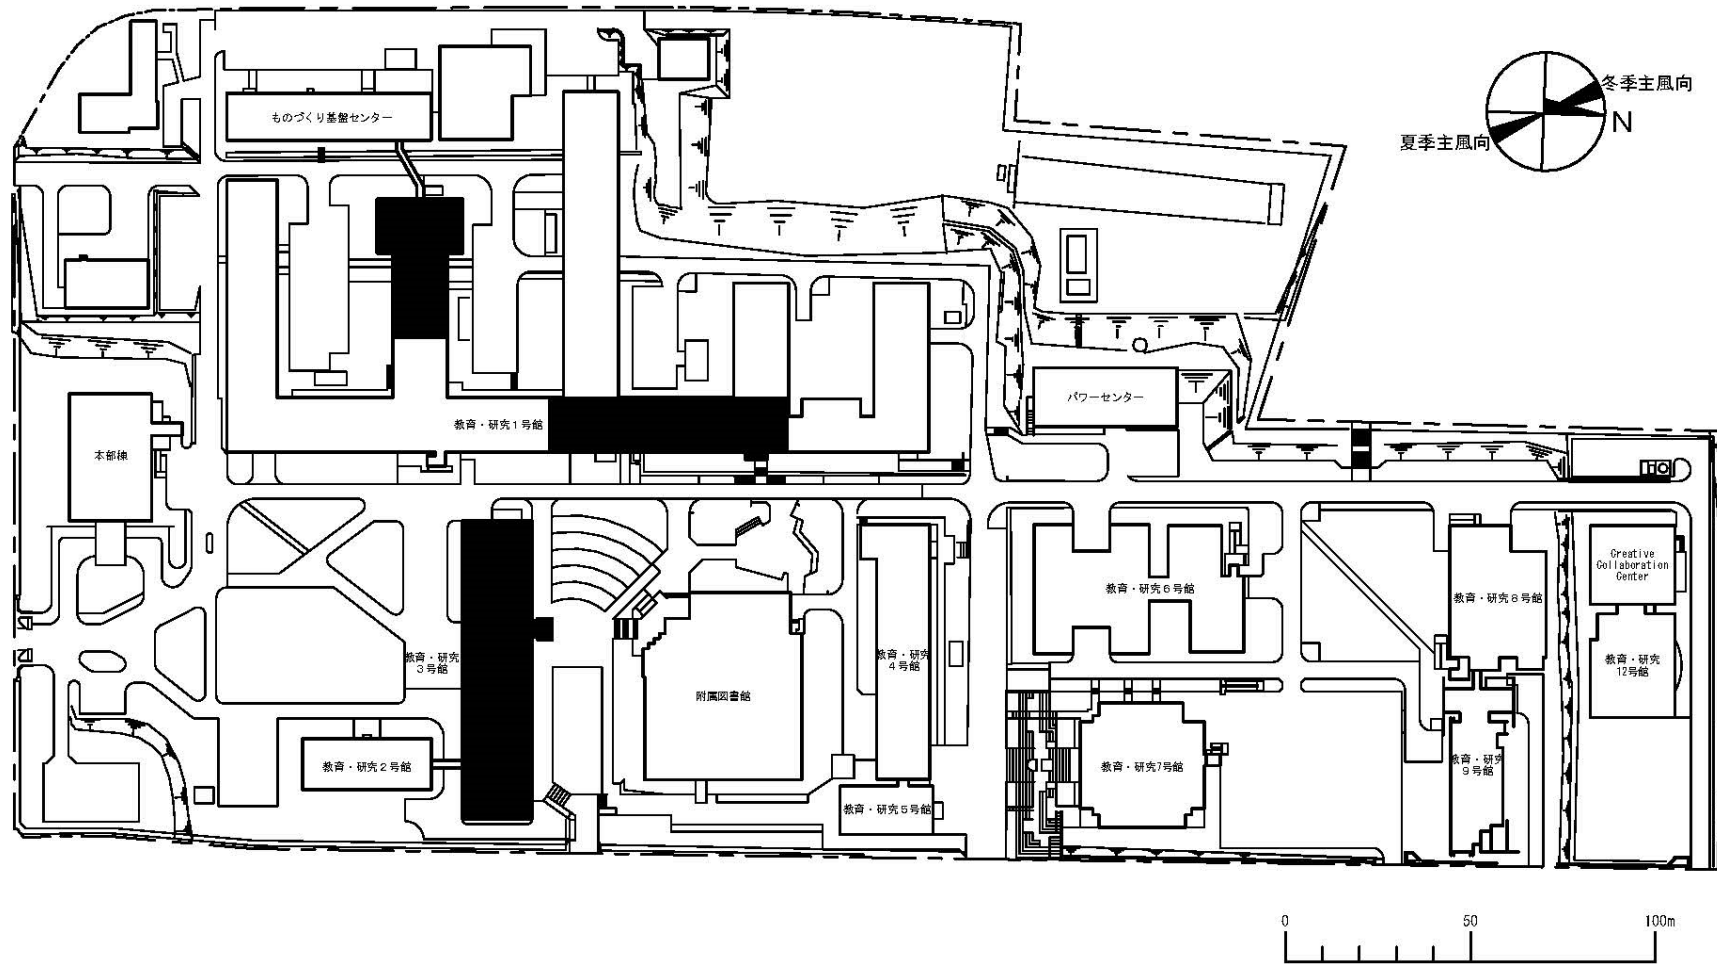


団地名	001 水元	事業名	室蘭工業大学(水元)基幹・環境整備(衛生対策等)	配置図	1/2, 000
-----	--------	-----	--------------------------	-----	----------

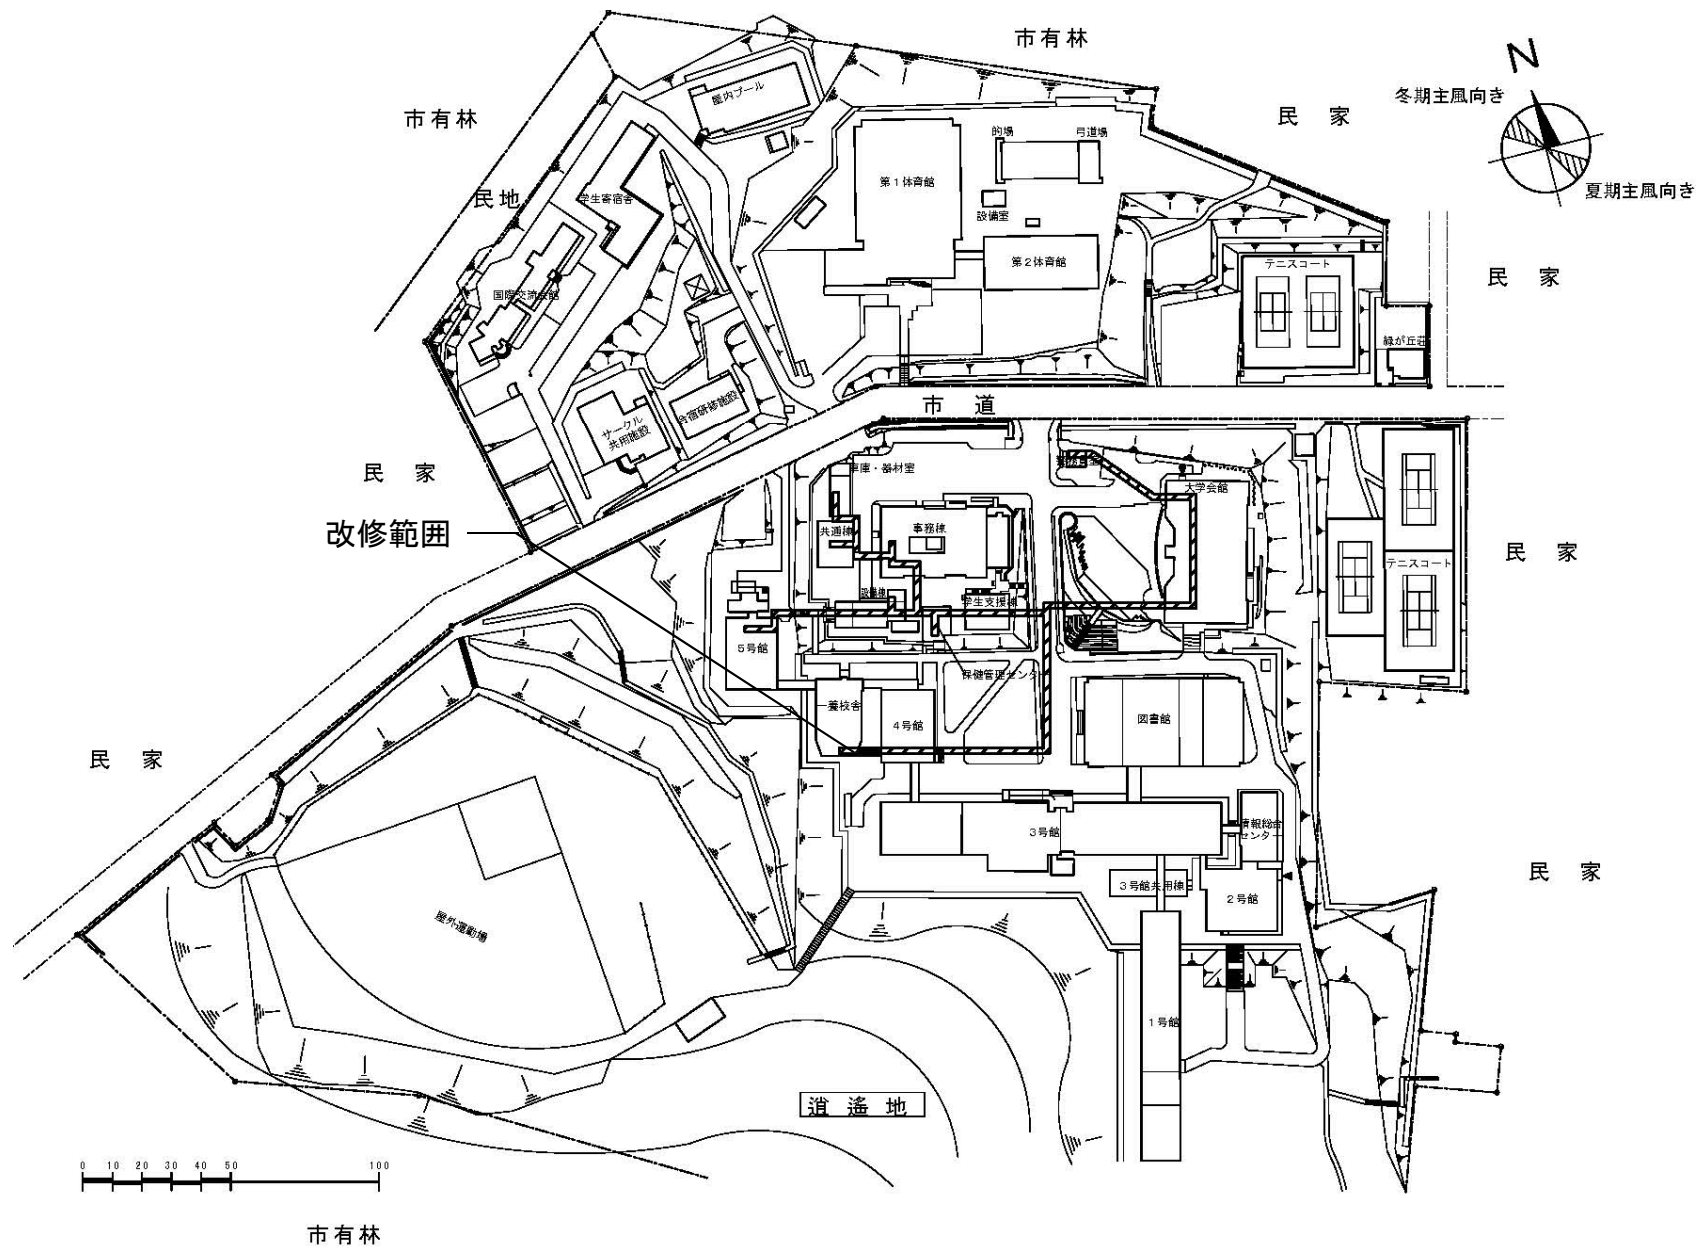

団地名	001 緑	事業名	小樽商科大学(緑)ライフライン再生(電気設備)	平面図	1/2,500
-----	-------	-----	-------------------------	-----	---------

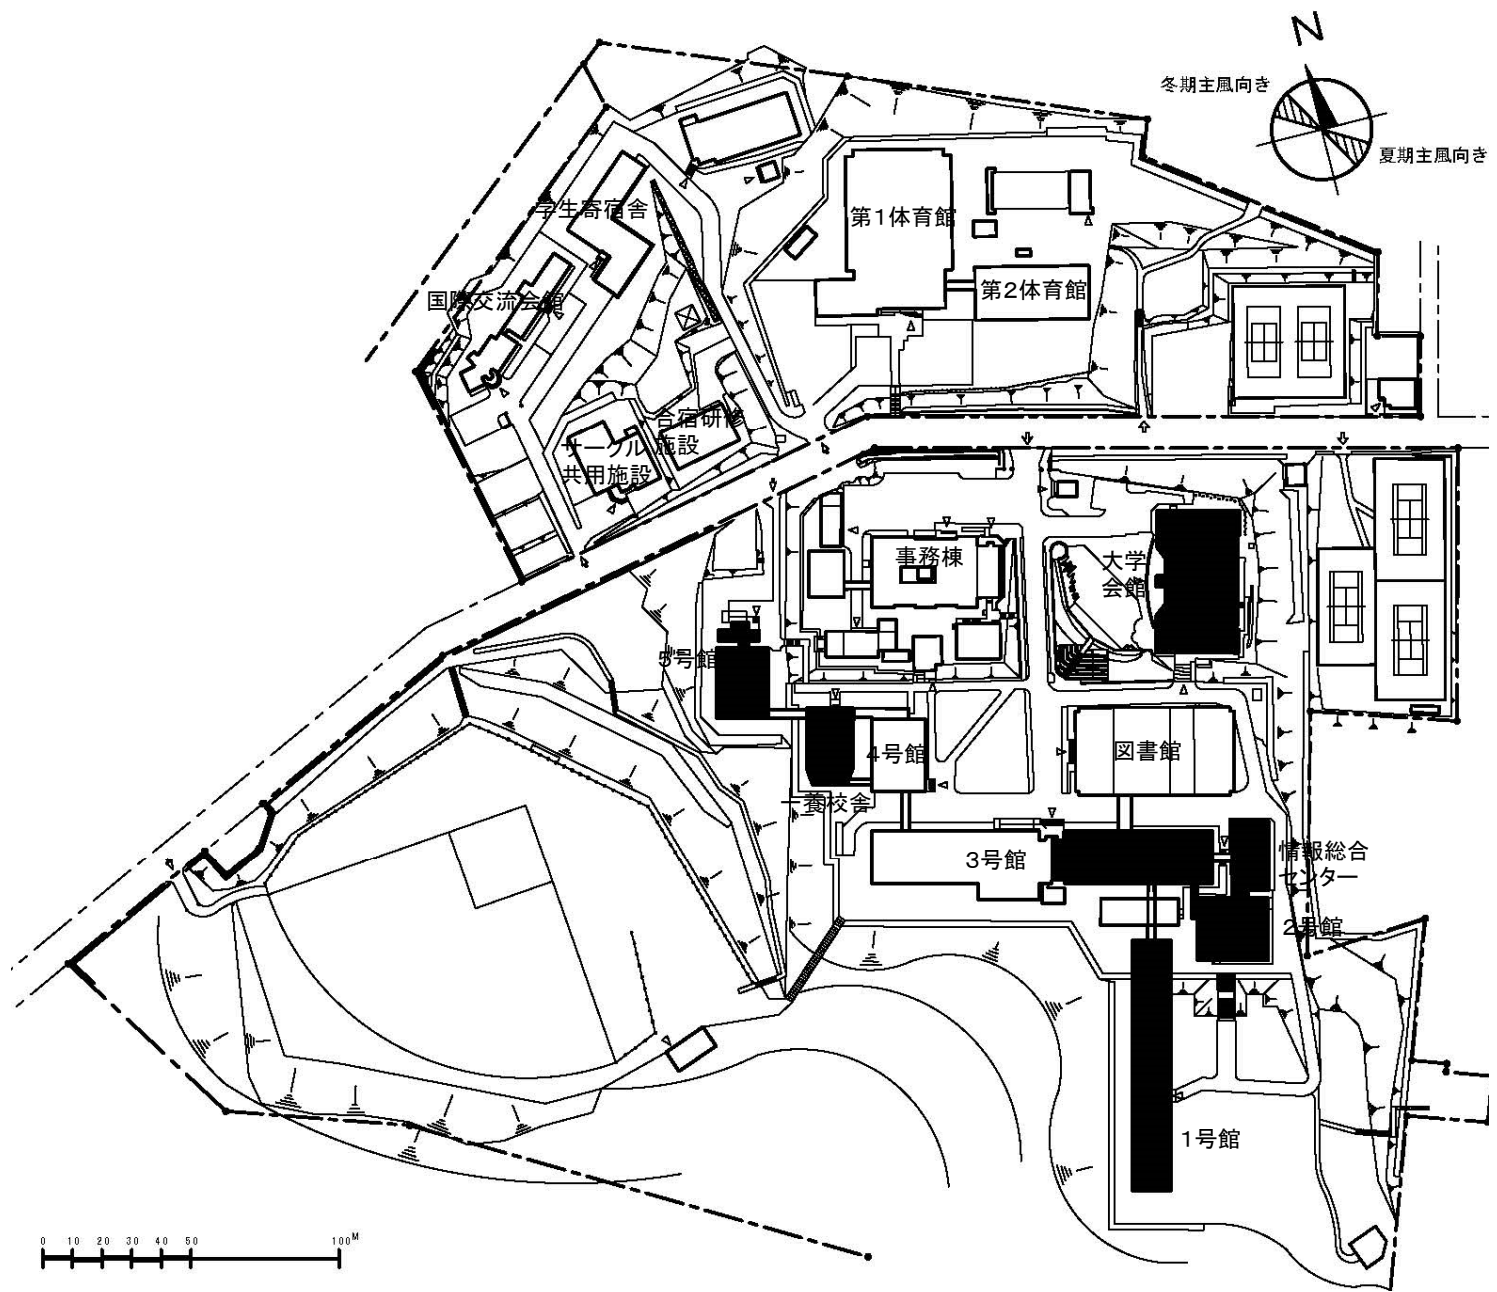


団地名	001 緑	事業名	小樽商科大学(緑他) 基幹・環境整備(衛生対策等)	配置図	1/2, 500
-----	-------	-----	------------------------------	-----	----------

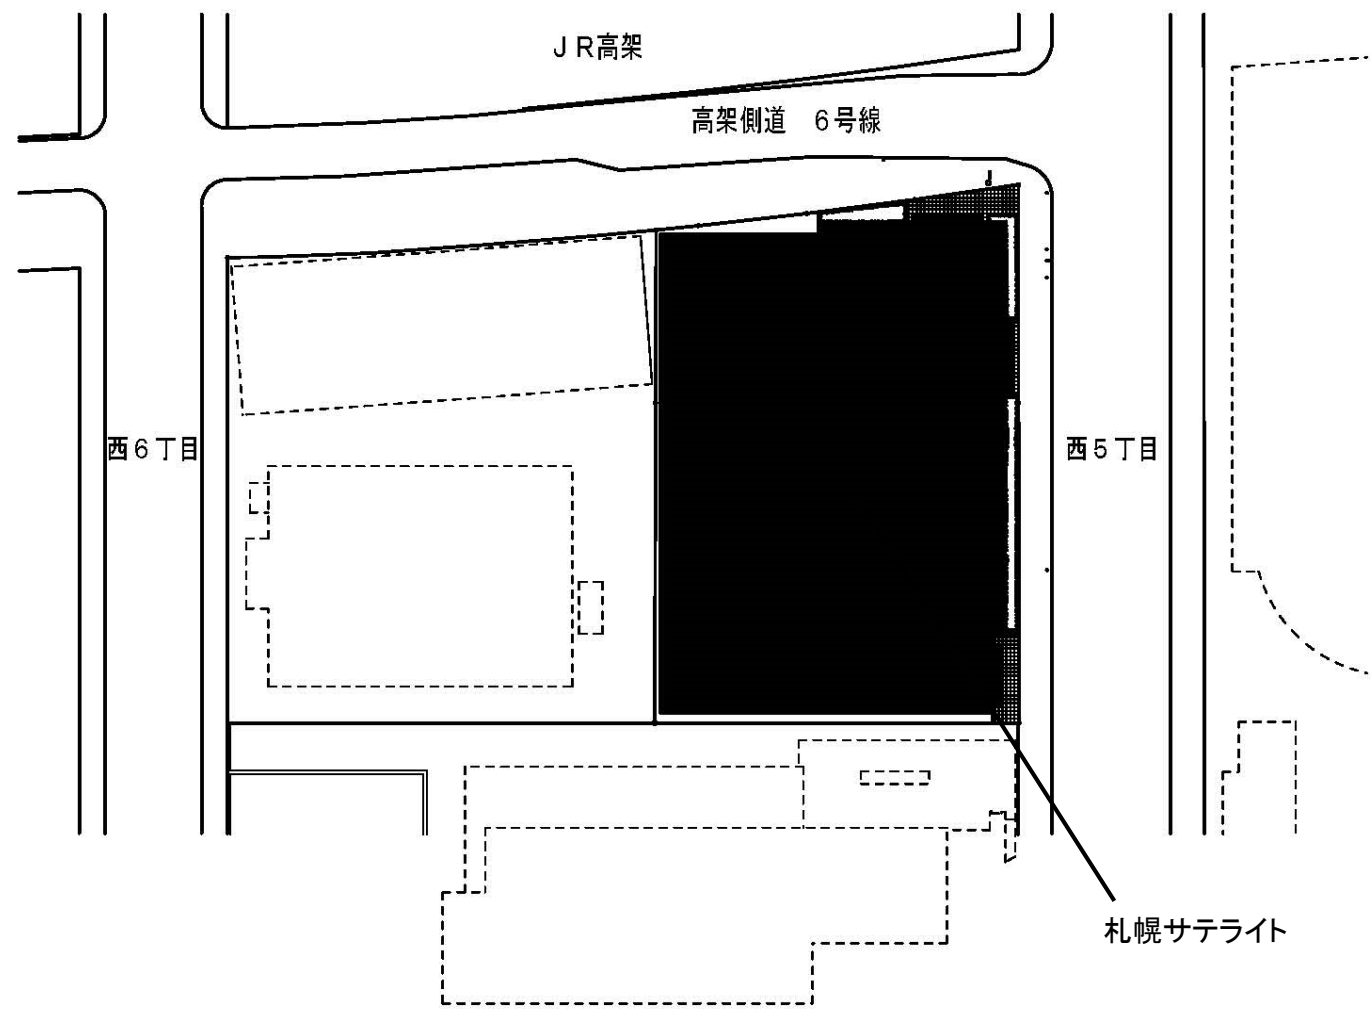

団地名	014 札幌	事業名	小樽商科大学(緑他) 基幹・環境整備(衛生対策等)	配置図	1/1,000
-----	--------	-----	------------------------------	-----	---------




道立農業高校

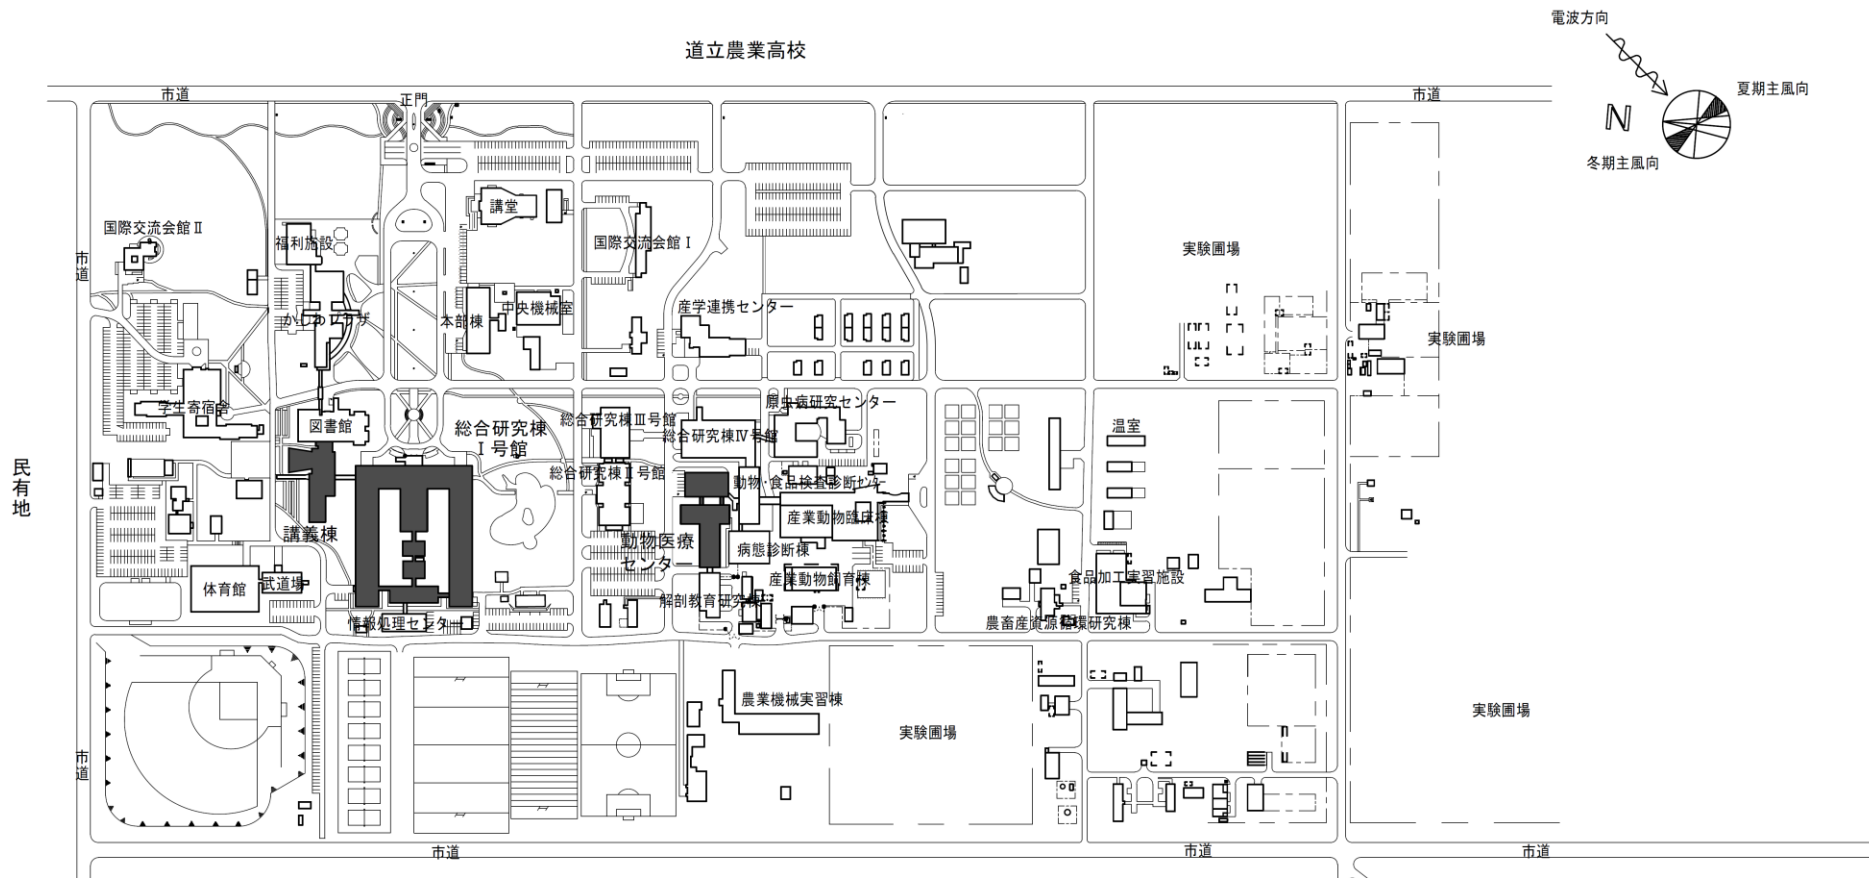


民有地



団地名	001稲田	事業名	帯広畜産大学(稲田)基幹・環境整備(衛生対策等)	配置図	1/6,000
-----	-------	-----	--------------------------	-----	---------

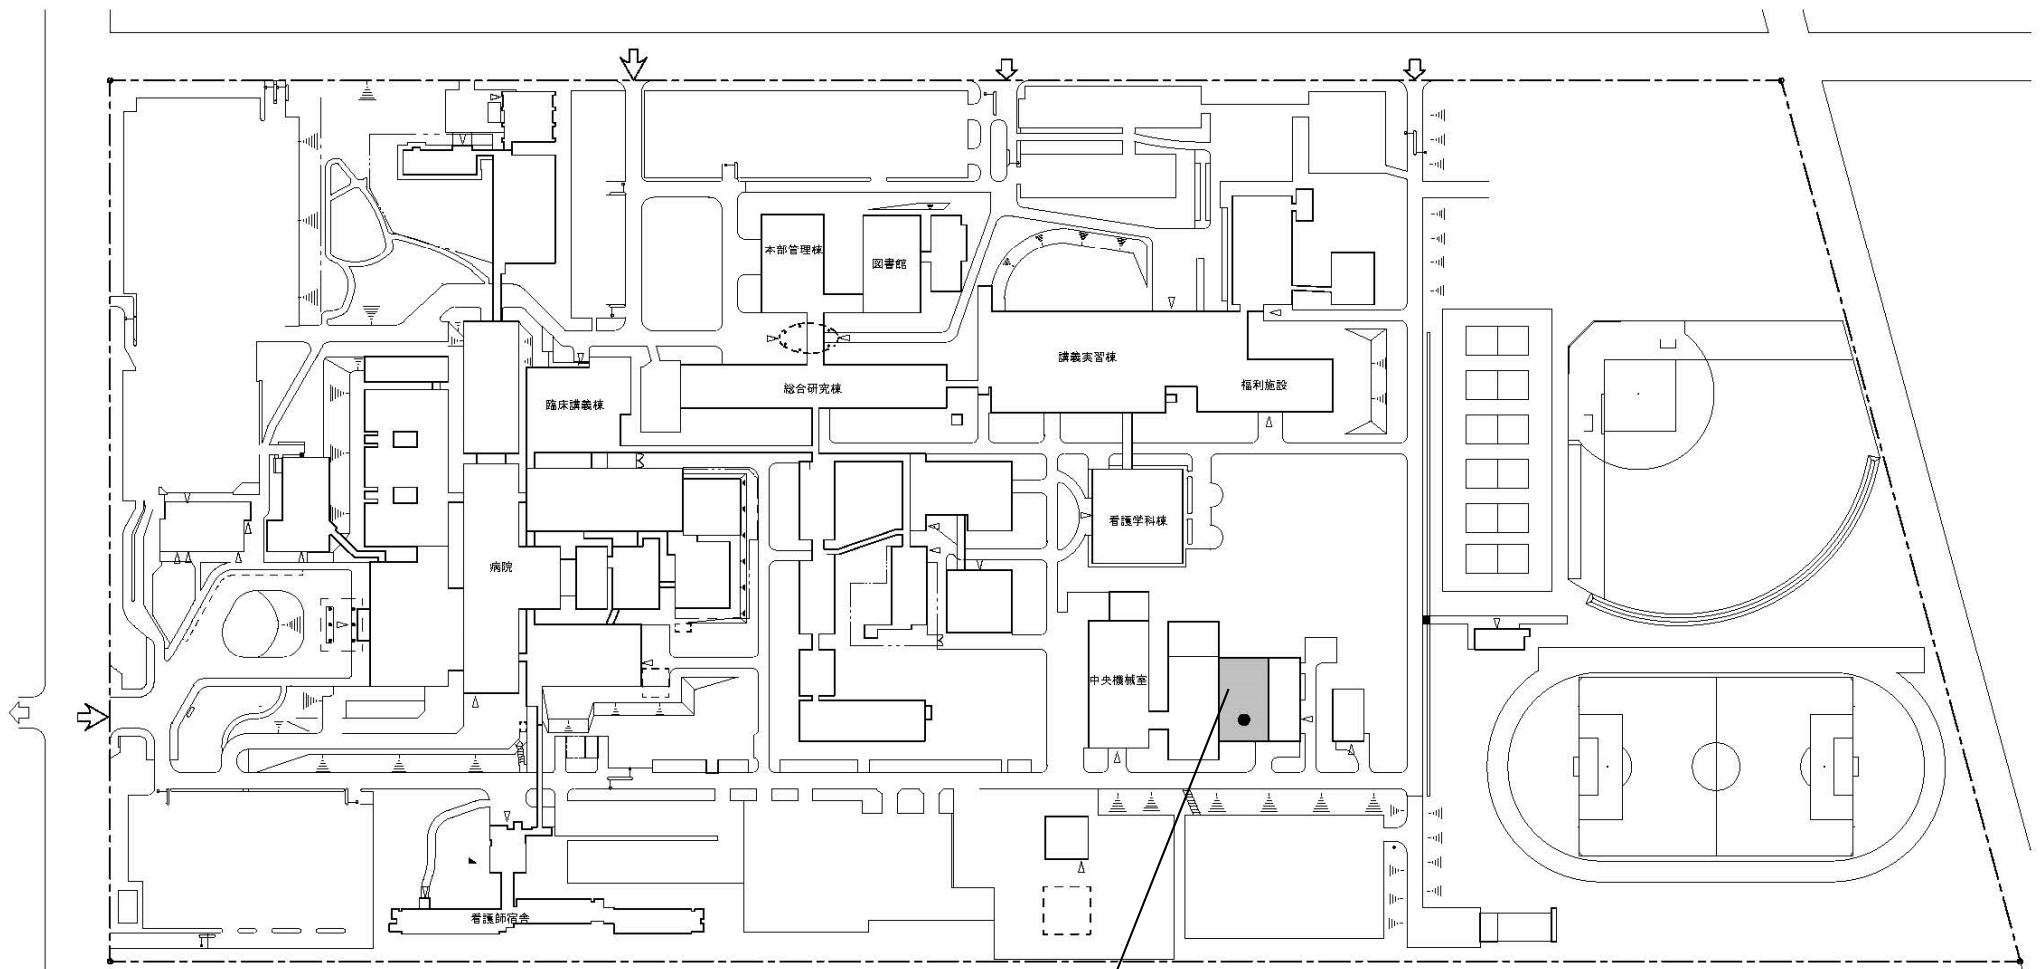

改修範囲

 


団地名	001 緑が丘東	事業名	旭川医科大学(緑が丘東)基幹・環境整備(屋外環境整備)	配置図	1/3000
-----	----------	-----	-----------------------------	-----	--------

 
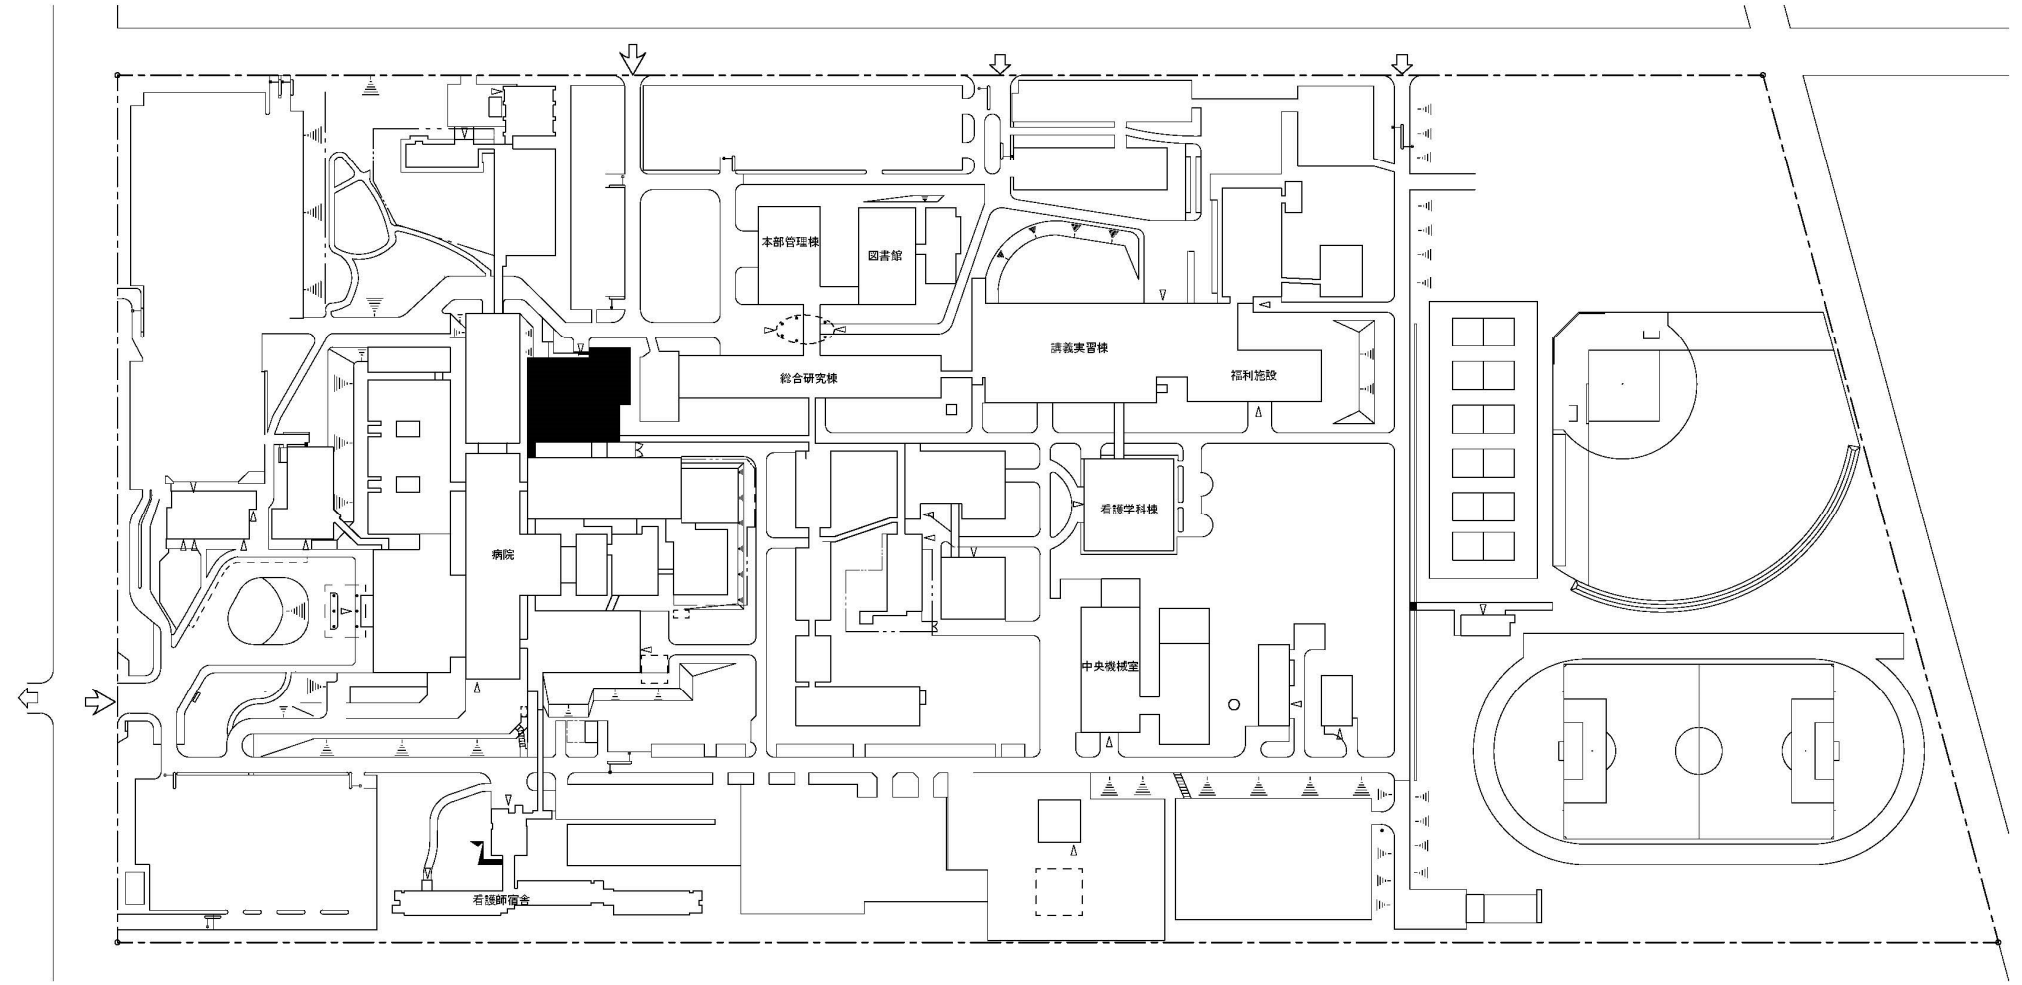


団地名	001 緑が丘東	事業名	旭川医科大学(緑が丘東)基幹・環境整備(衛生対策等)	配置図	1/3000
-----	----------	-----	----------------------------	-----	--------




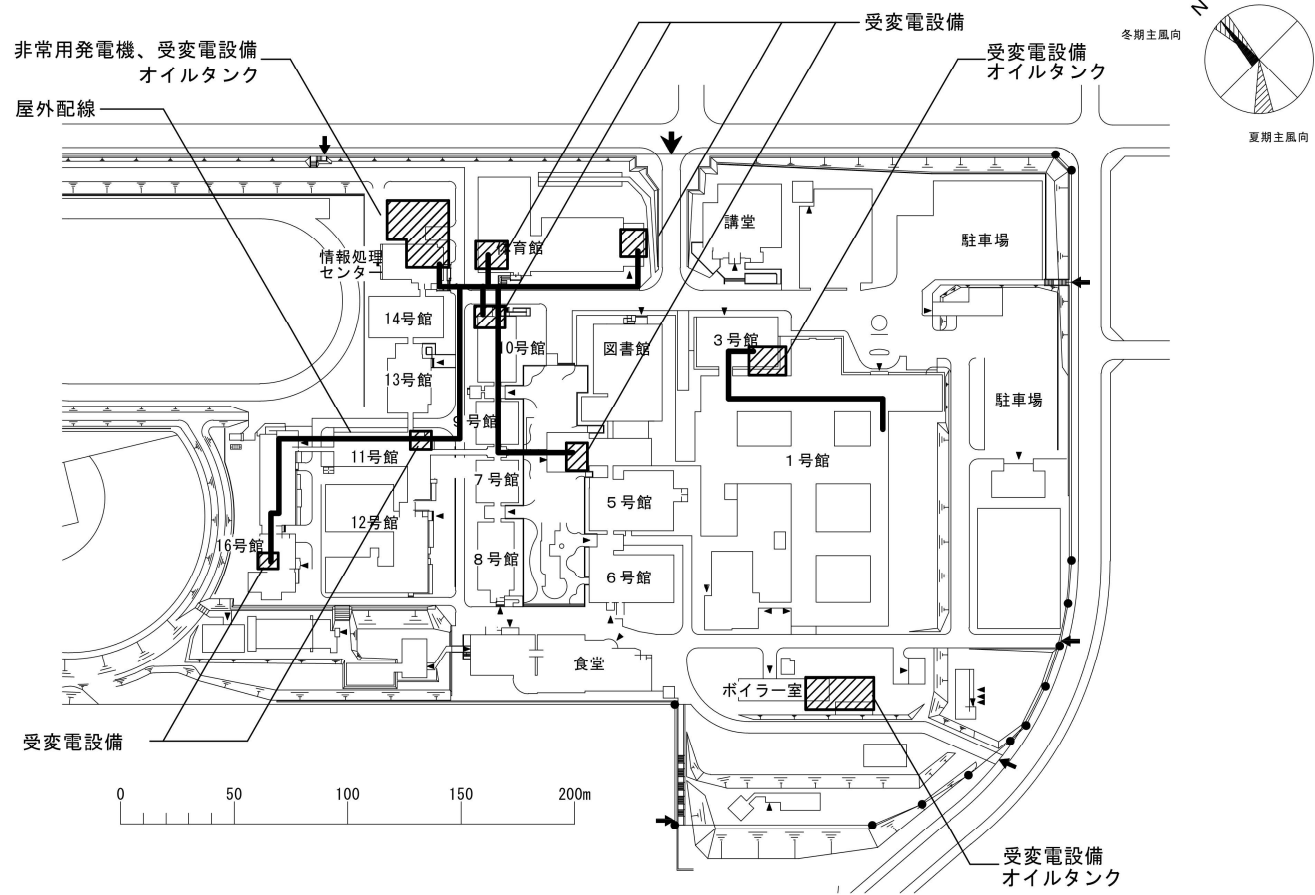


団地名	001 公園町	事業名	北見工業大学(公園町)基幹・環境整備(電気設備)	配置図	1/3, 600
-----	---------	-----	--------------------------	-----	----------

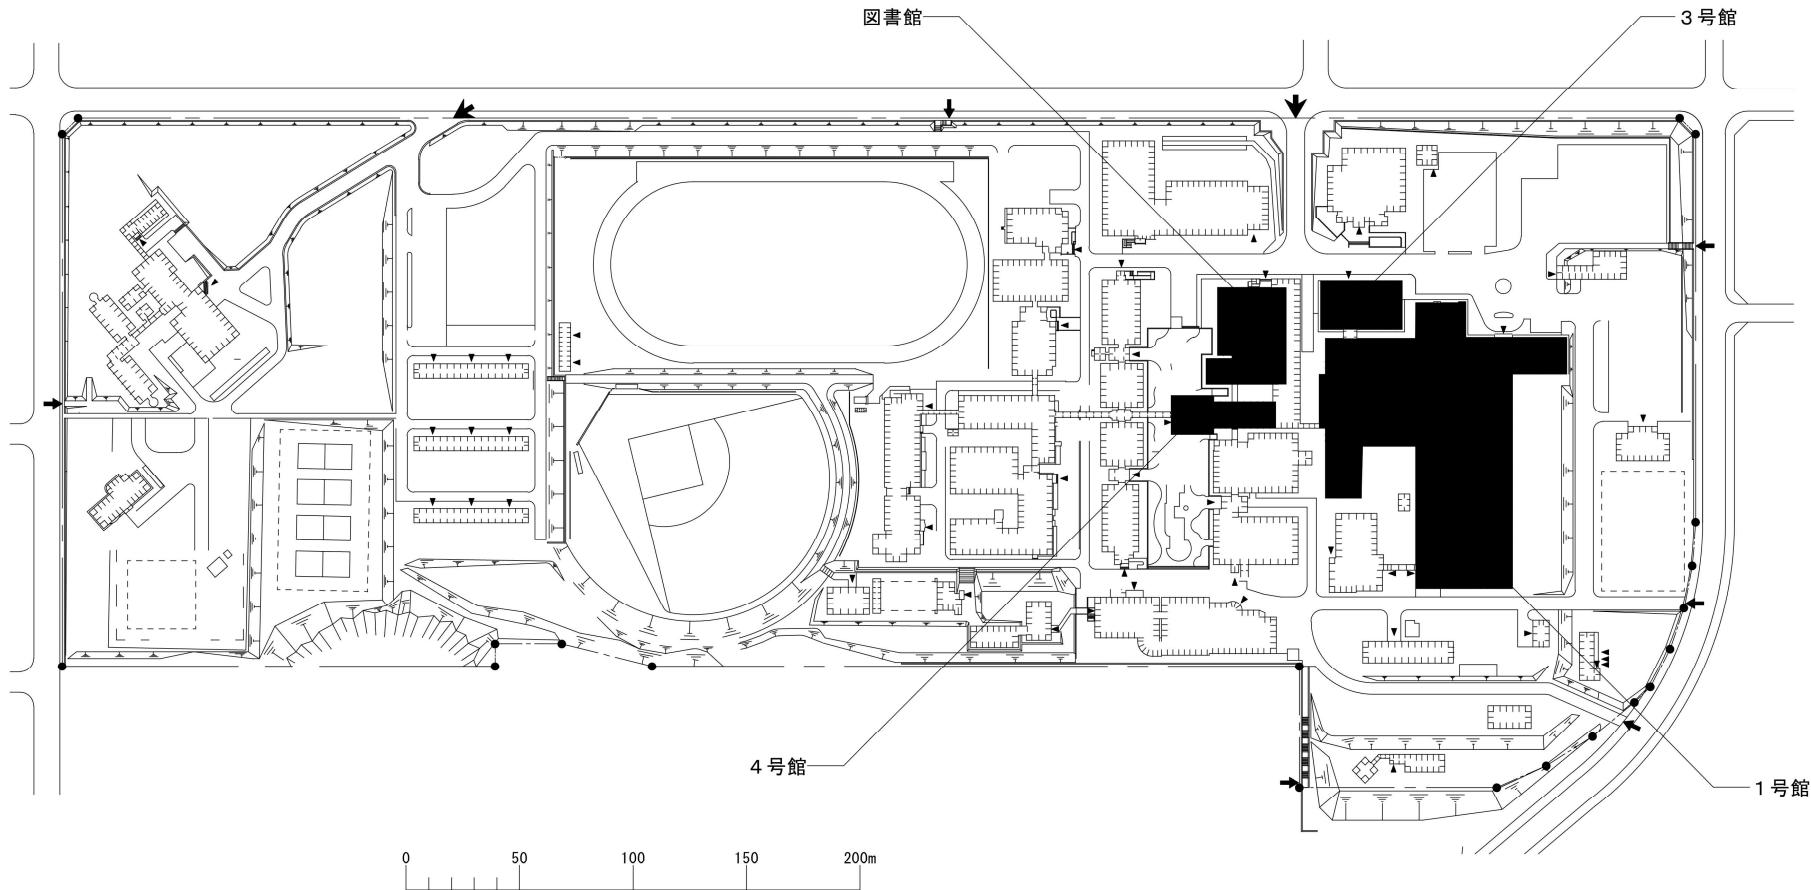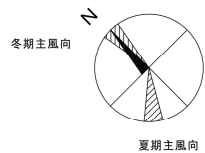




団地名	001 公園町	事業名	北見工業大学(公園町)基幹・環境整備(衛生対策等)	配置図	1/3, 600
-----	---------	-----	---------------------------	-----	----------

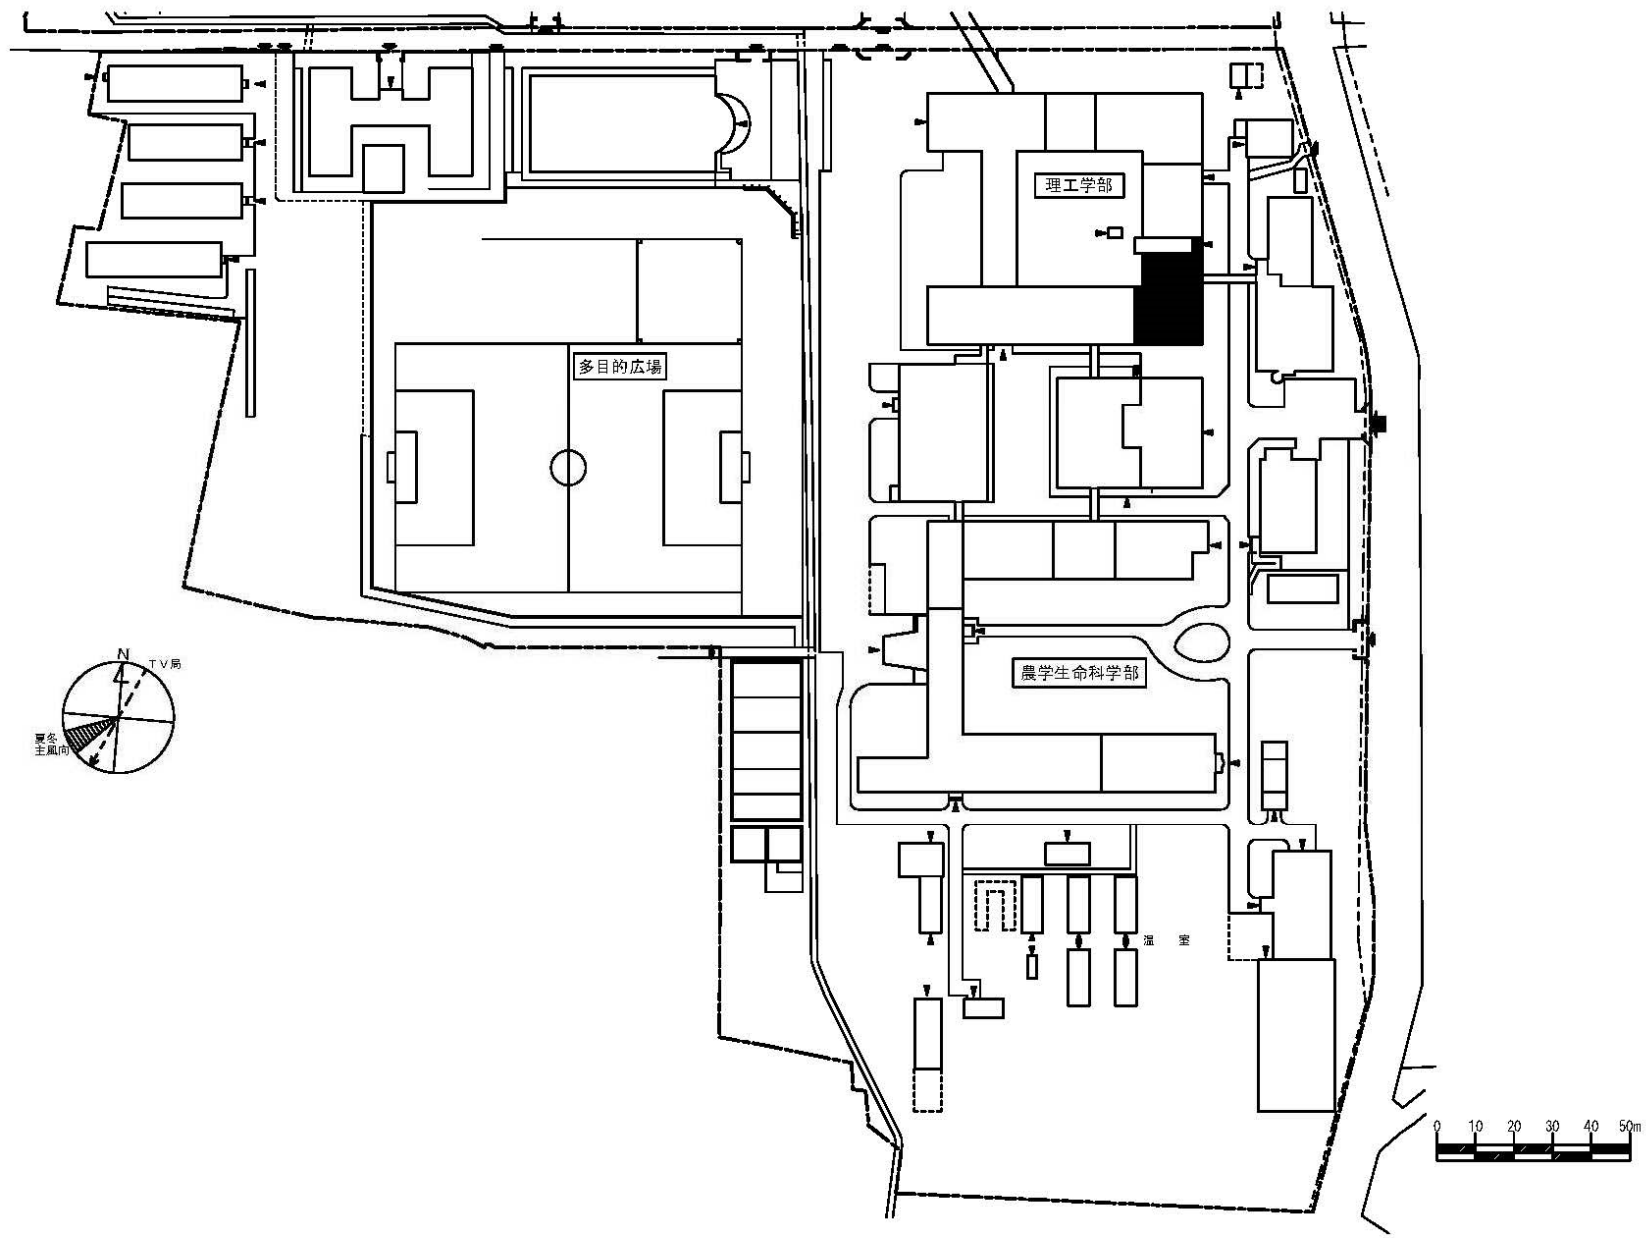


団地名	001 文京町	事業名	弘前大学(文京町)総合研究棟改修(理工学系)	配置図	1/2,000
-----	---------	-----	------------------------	-----	---------

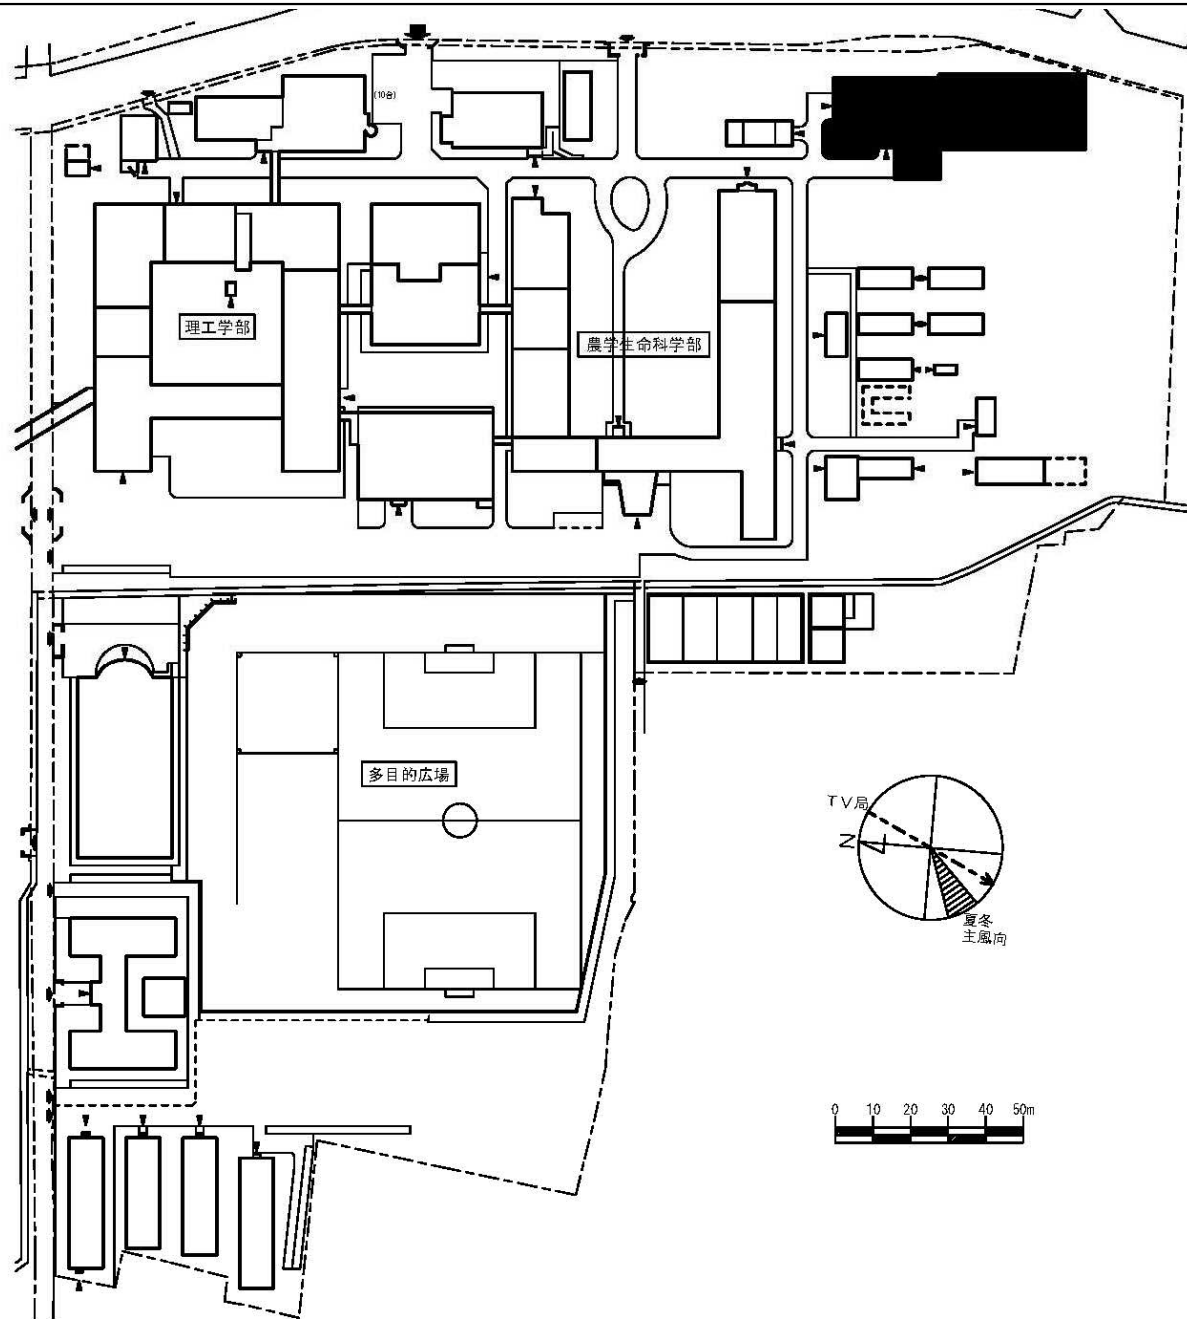

団地名	001 文京町	事業名	弘前大学(文京町)総合研究棟改修(農業工学系)	配置図	1/2,000
-----	---------	-----	-------------------------	-----	---------

 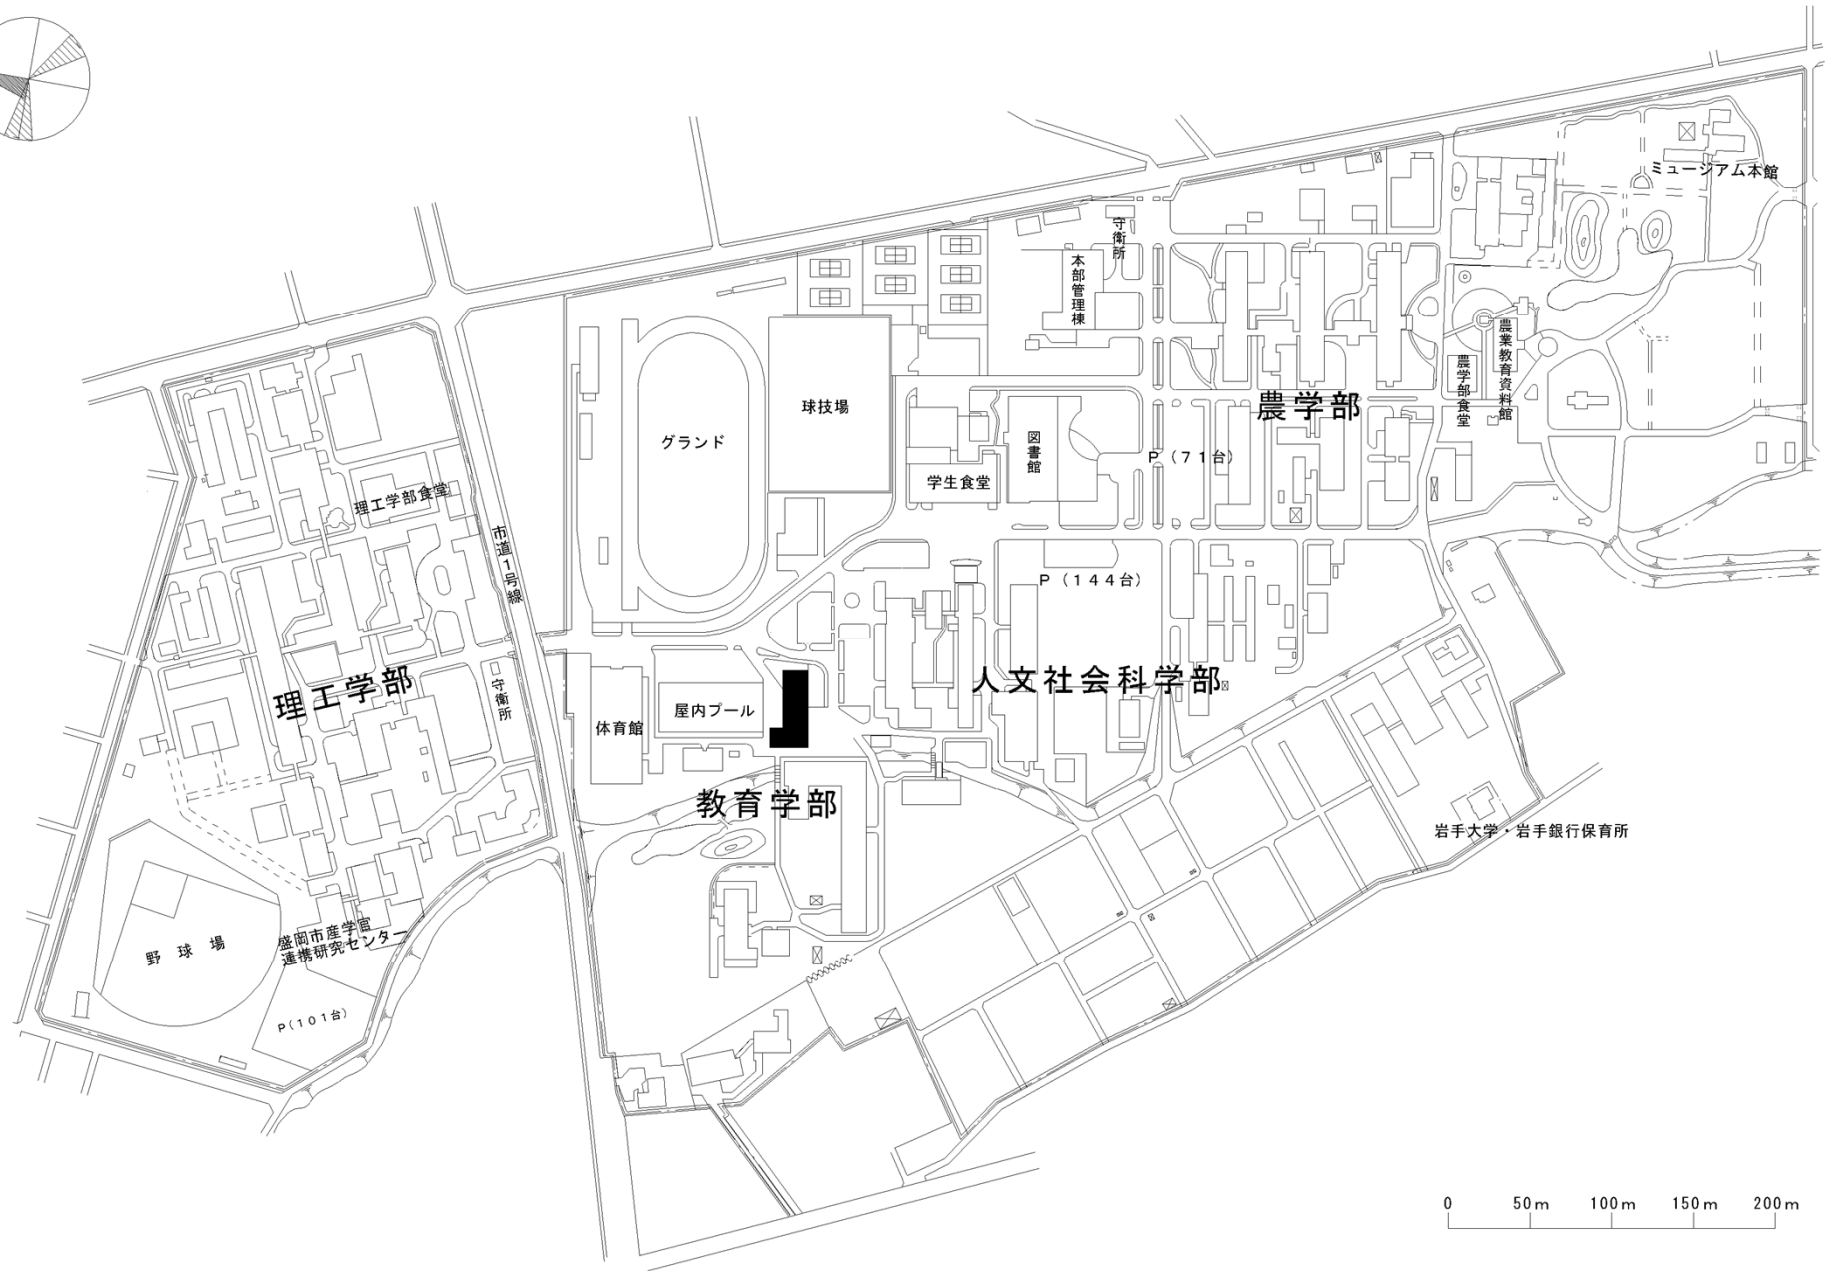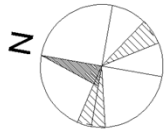


団地名	001 上田	事業名	岩手大学(上田)総合研究棟改修(理工学系)	配置図	1/5000
-----	--------	-----	-----------------------	-----	--------

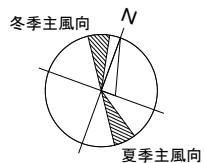

夏季主風向



冬季主風向

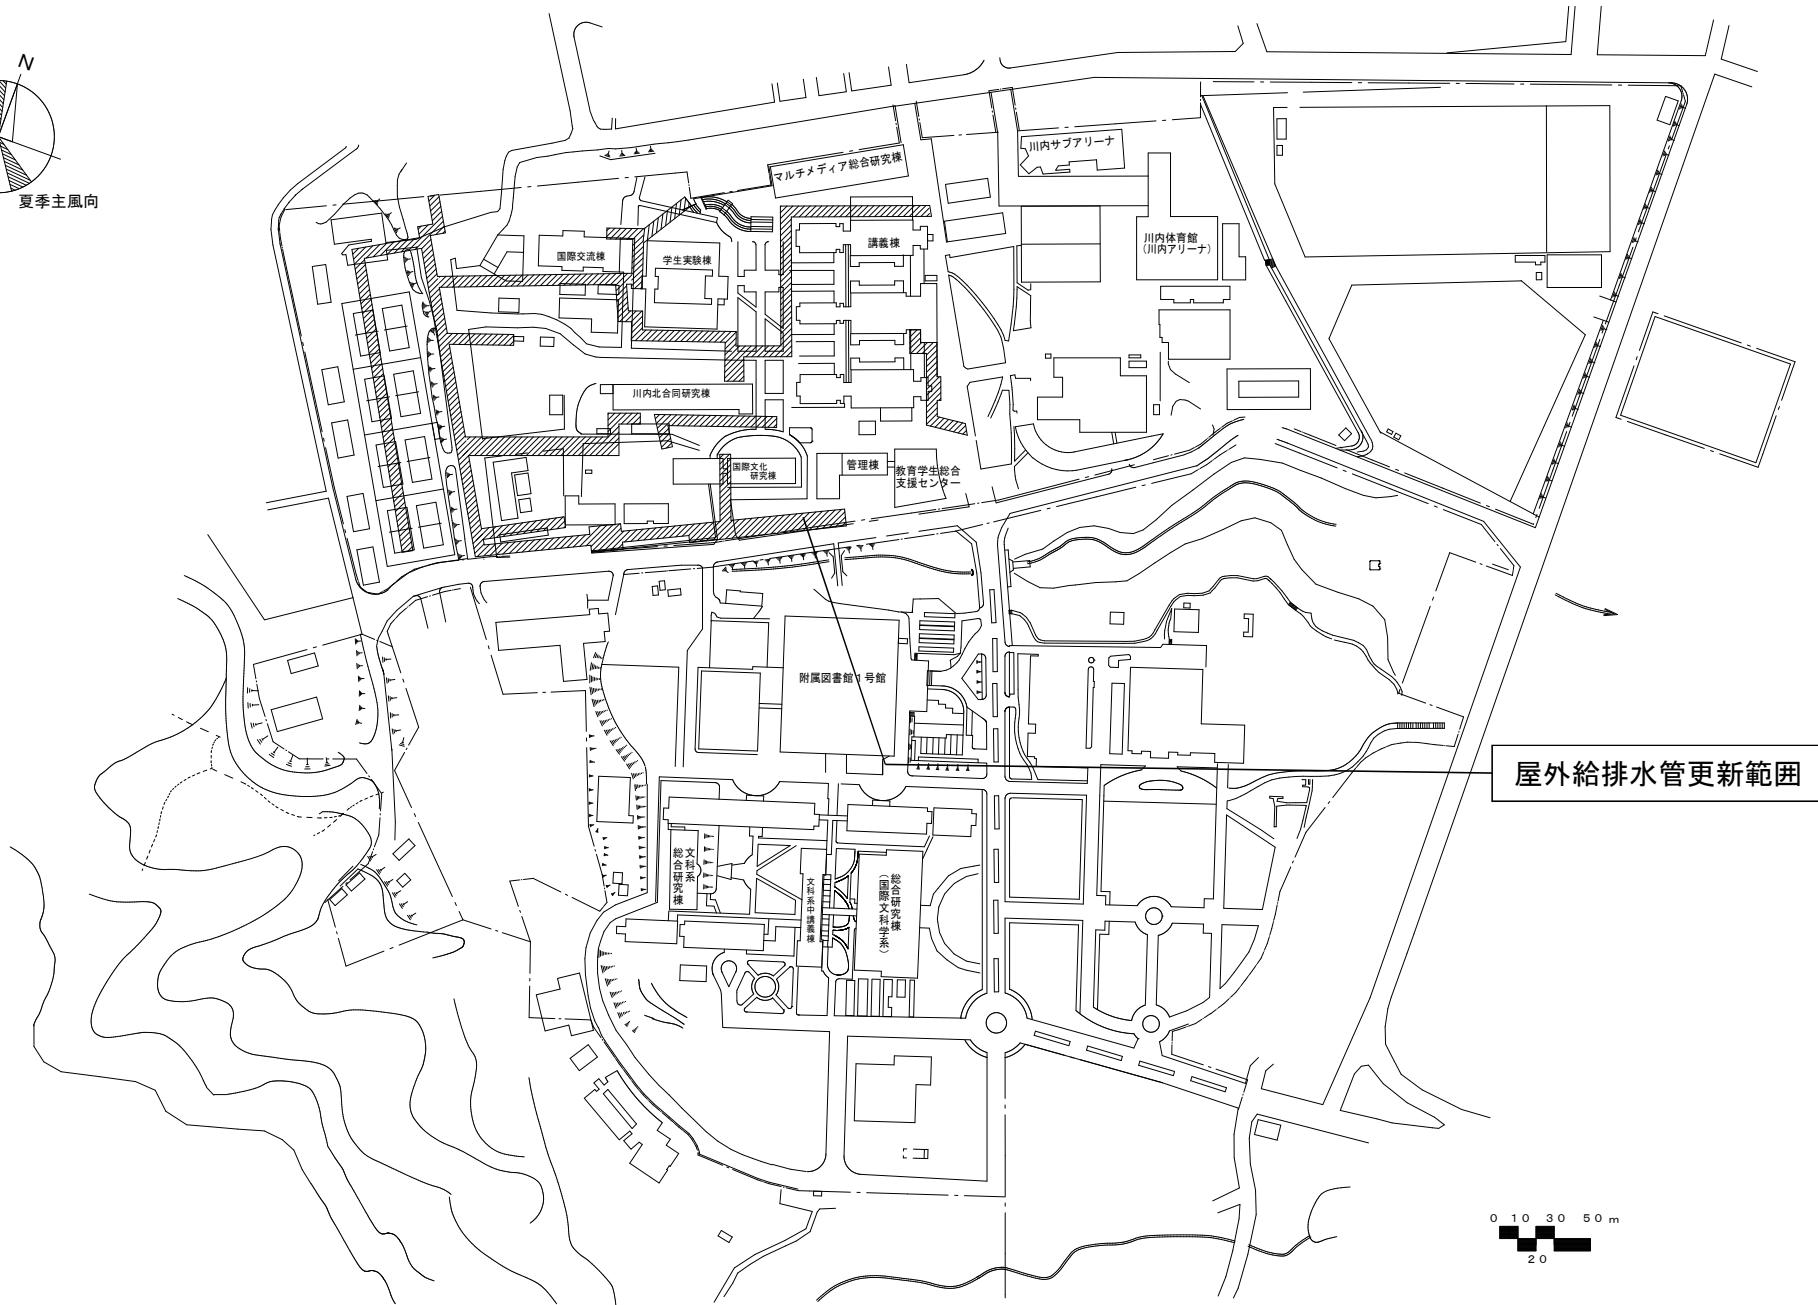


屋外給排水管更新範囲



団地名	007 川内	事業名	東北大学(川内)ライフライン再生(給排水設備)	配置図	1/4, 500
-----	--------	-----	-------------------------	-----	----------

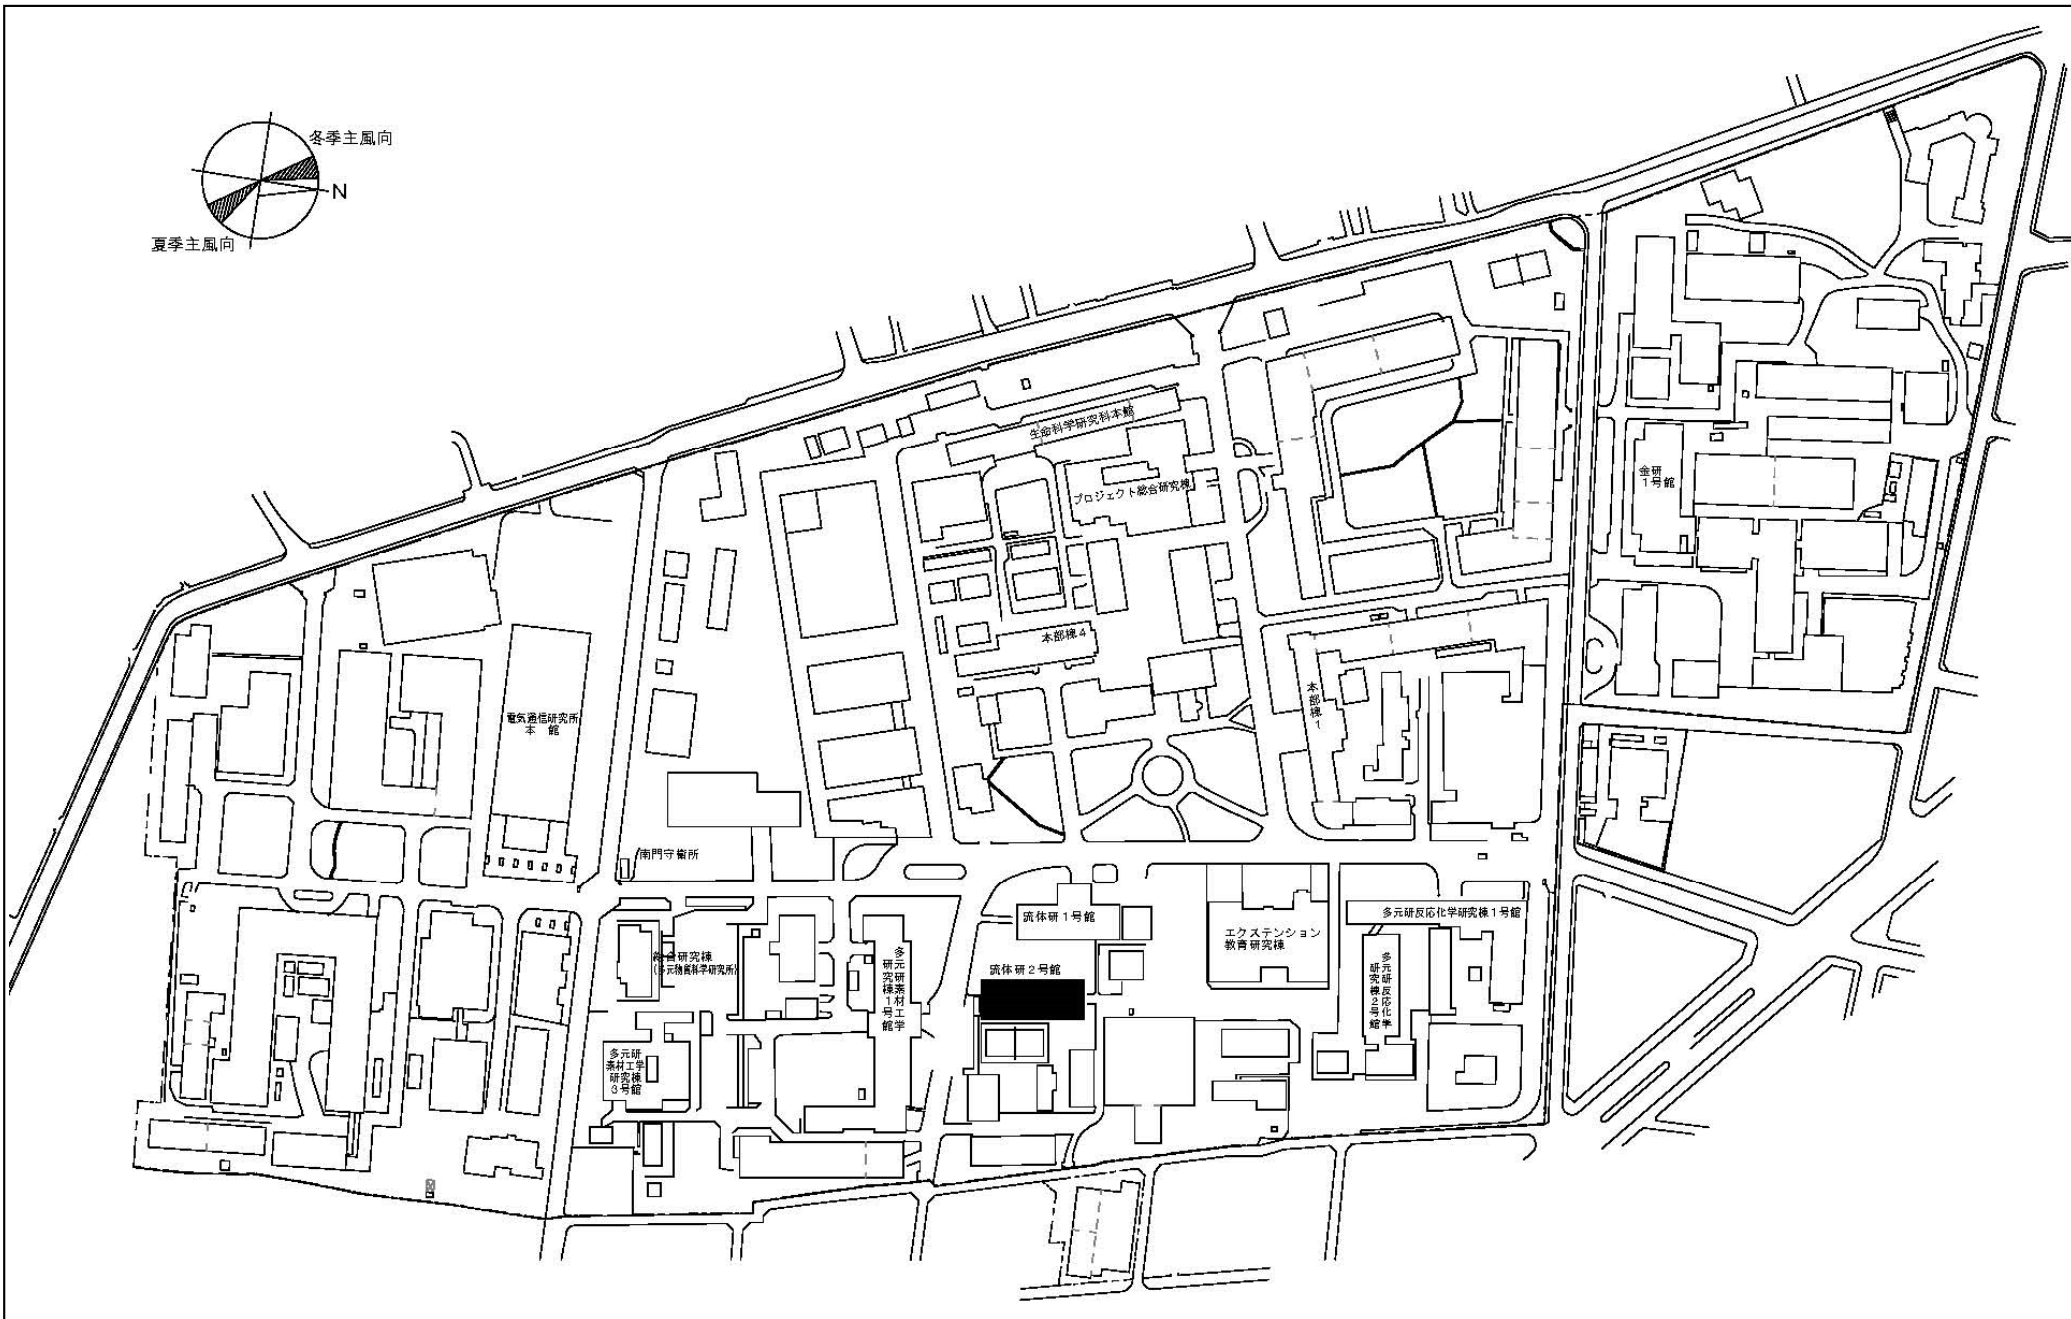
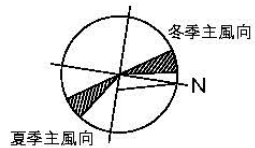


団地名	001 片平	事業名	東北大学(片平他)基幹・環境整備(衛生対策等)	配置図	1/3, 500
-----	--------	-----	-------------------------	-----	----------

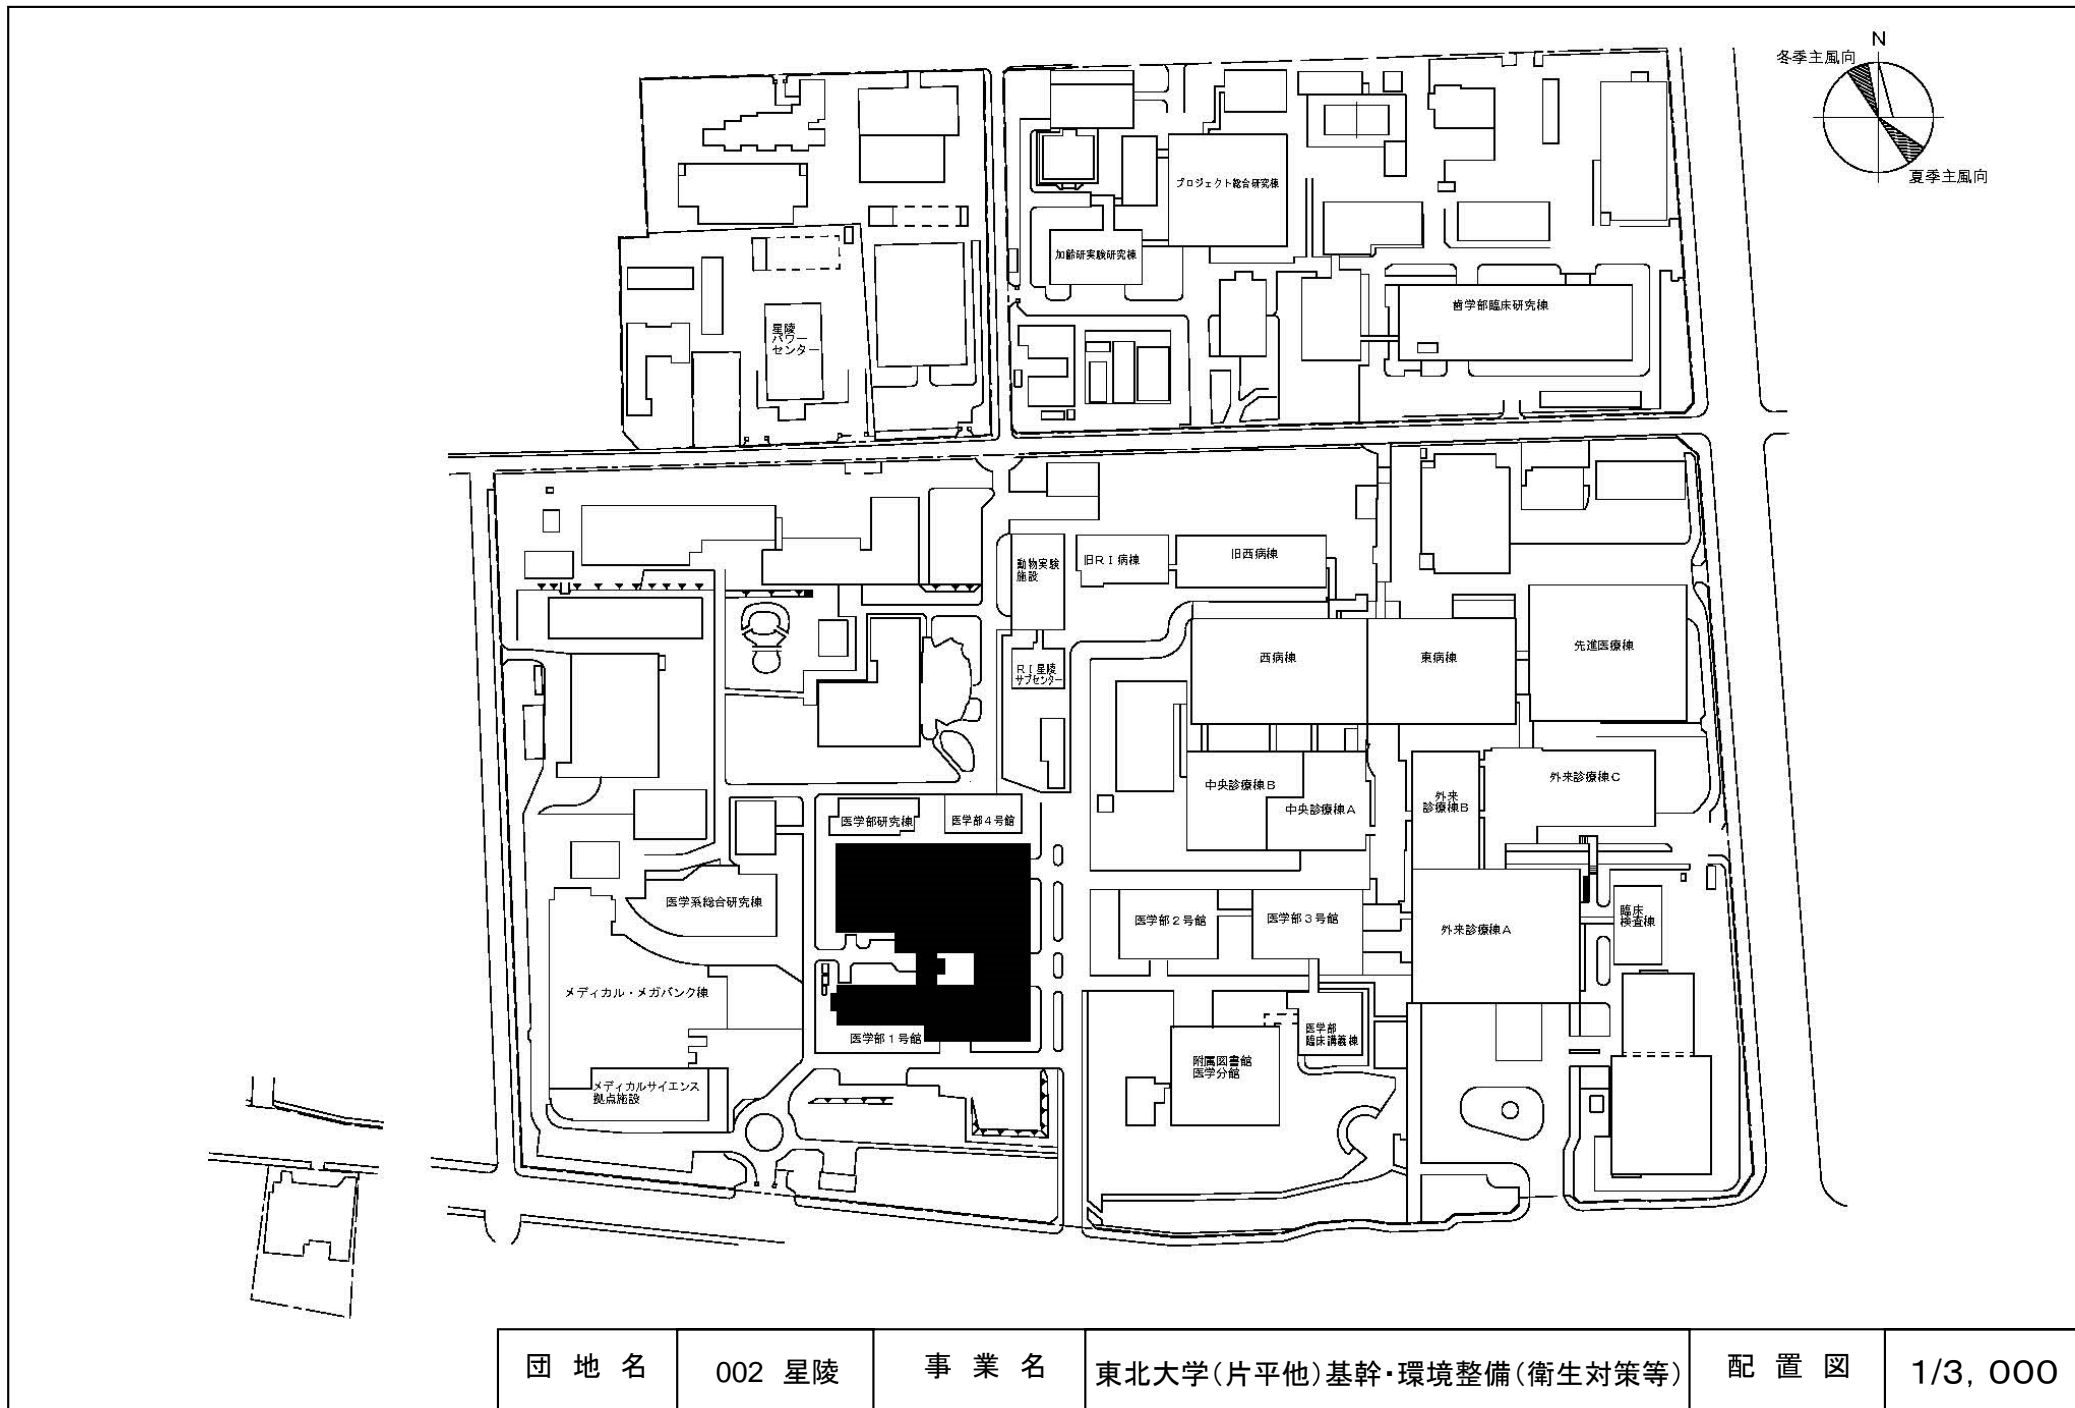


団地名	002 星陵	事業名	東北大学(片平他)基幹・環境整備(衛生対策等)	配置図	1/3,000
-----	--------	-----	-------------------------	-----	---------



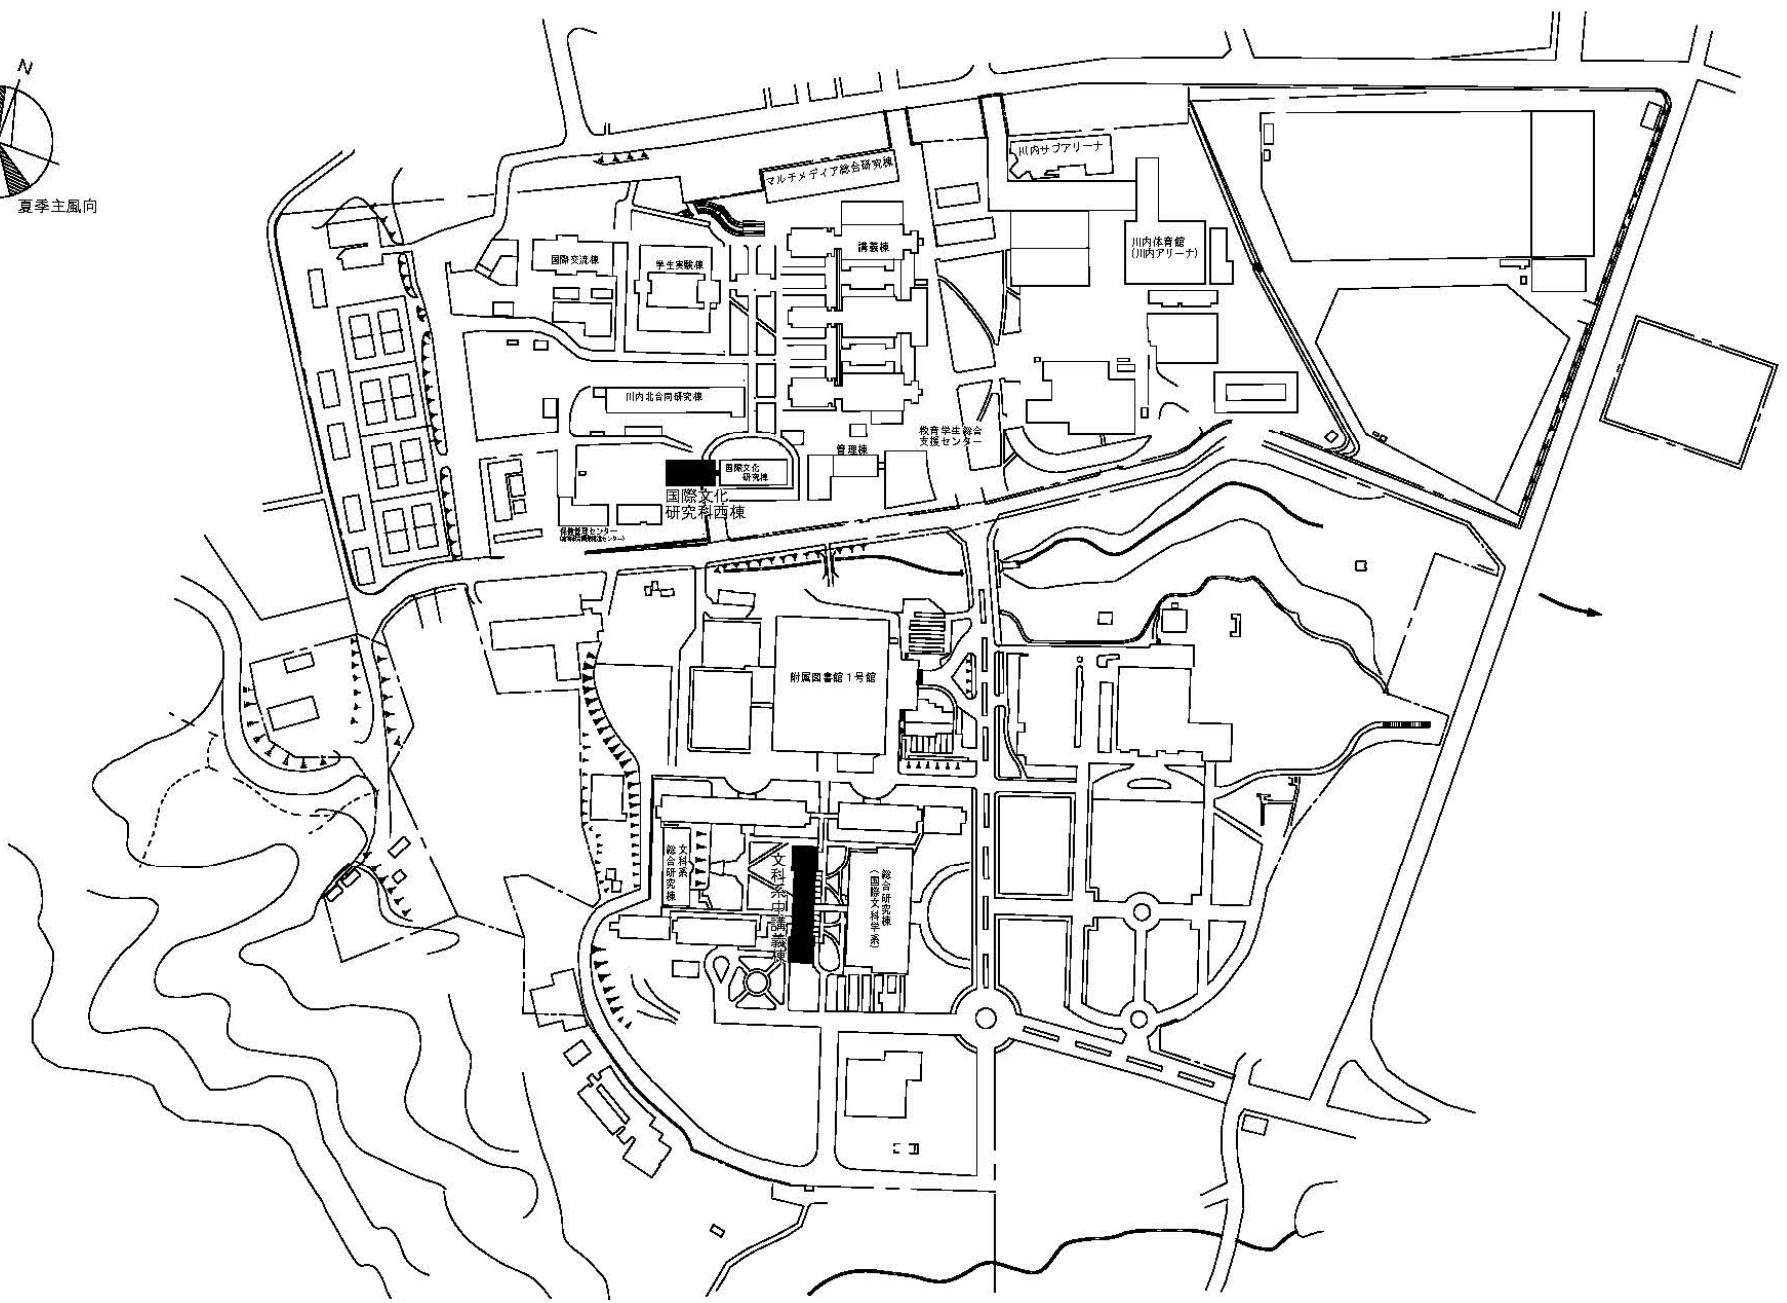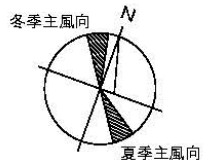


団地名	007 川内1	事業名	東北大学(片平他)基幹・環境整備(衛生対策等)	配置図	1/4, 500
-----	---------	-----	-------------------------	-----	----------

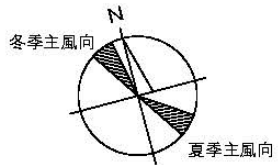


冬季主風向


夏季主風向

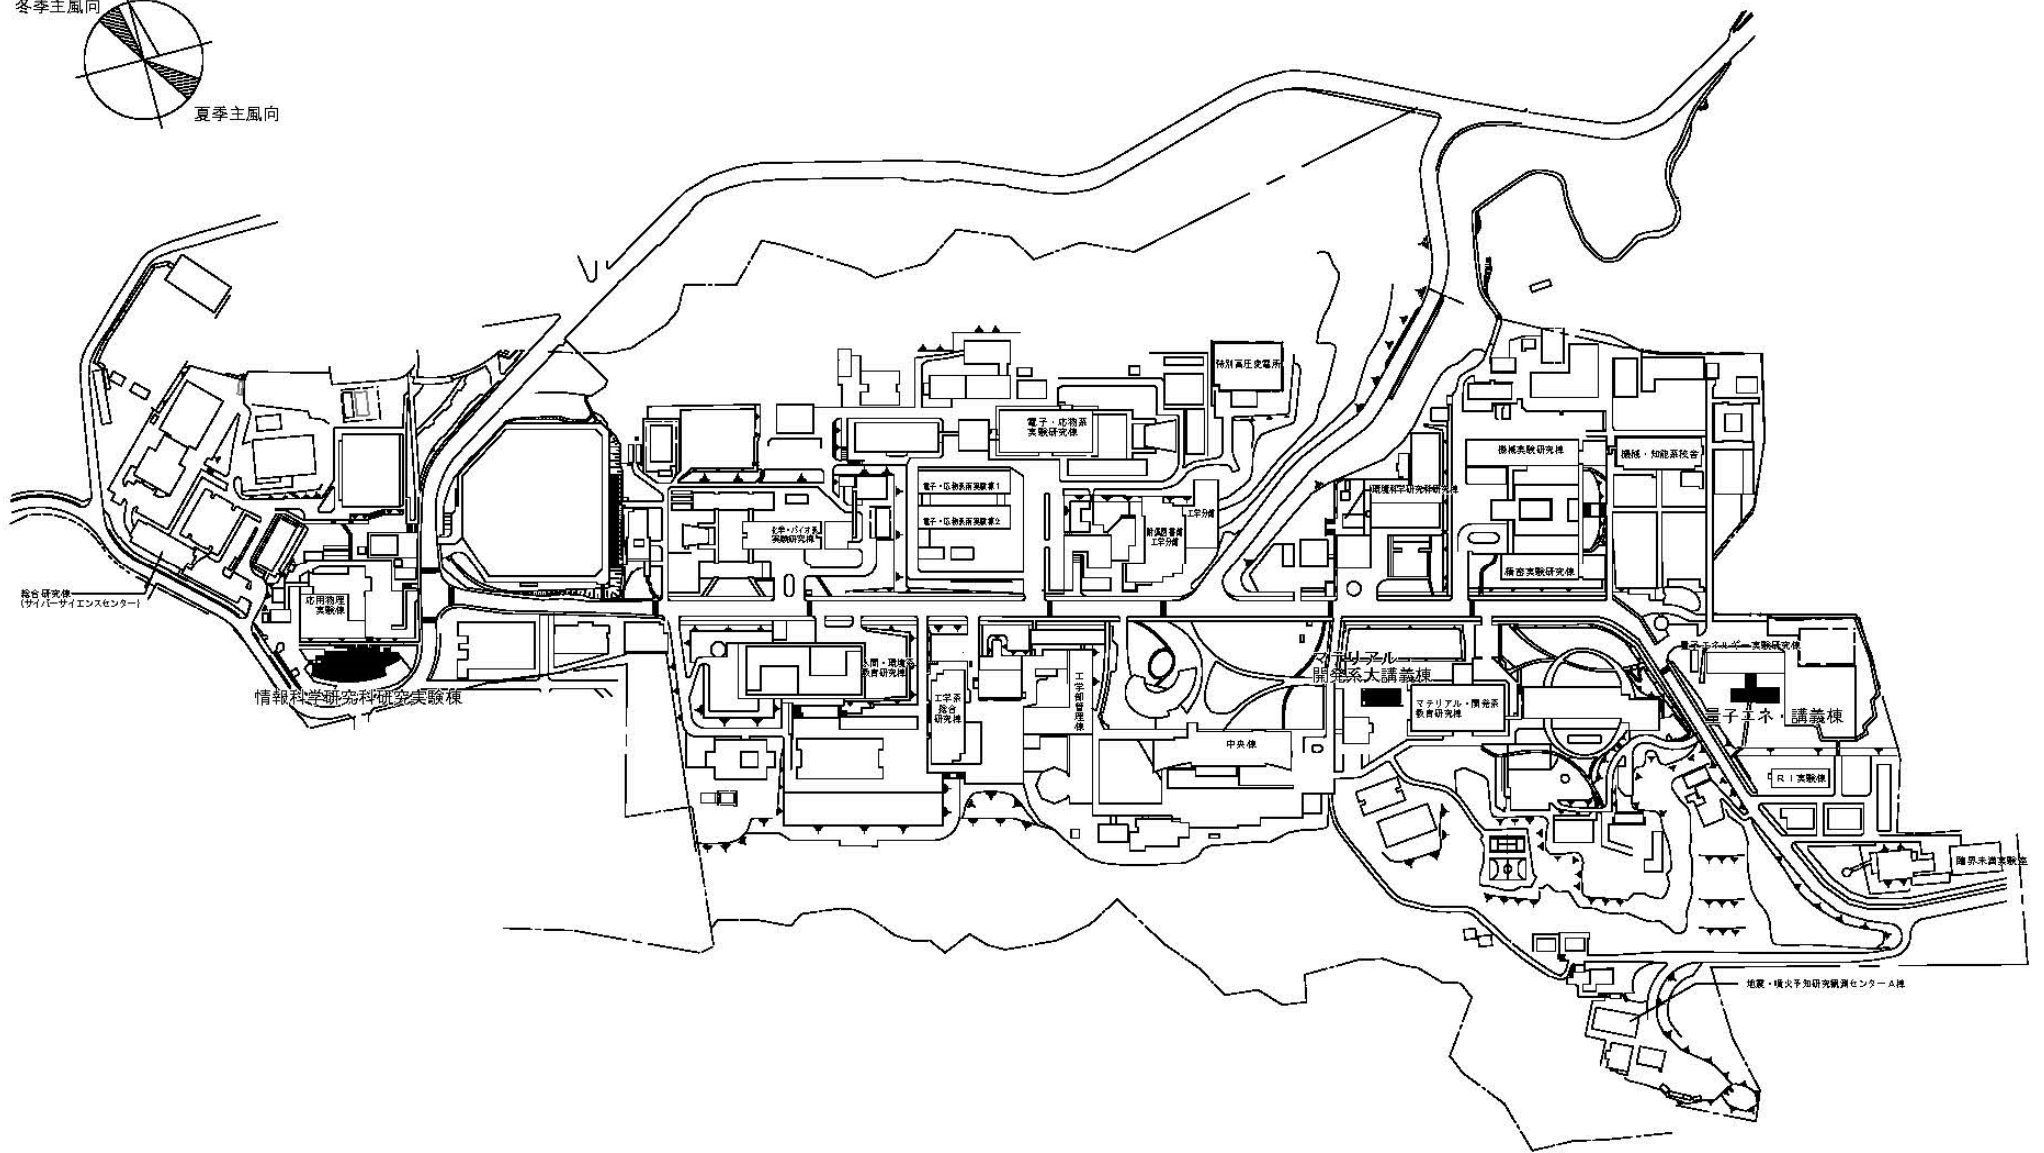


団地名	008 青葉山1	事業名	東北大学(片平他)基幹・環境整備(衛生対策等)	配置図	1/6,000
-----	----------	-----	-------------------------	-----	---------

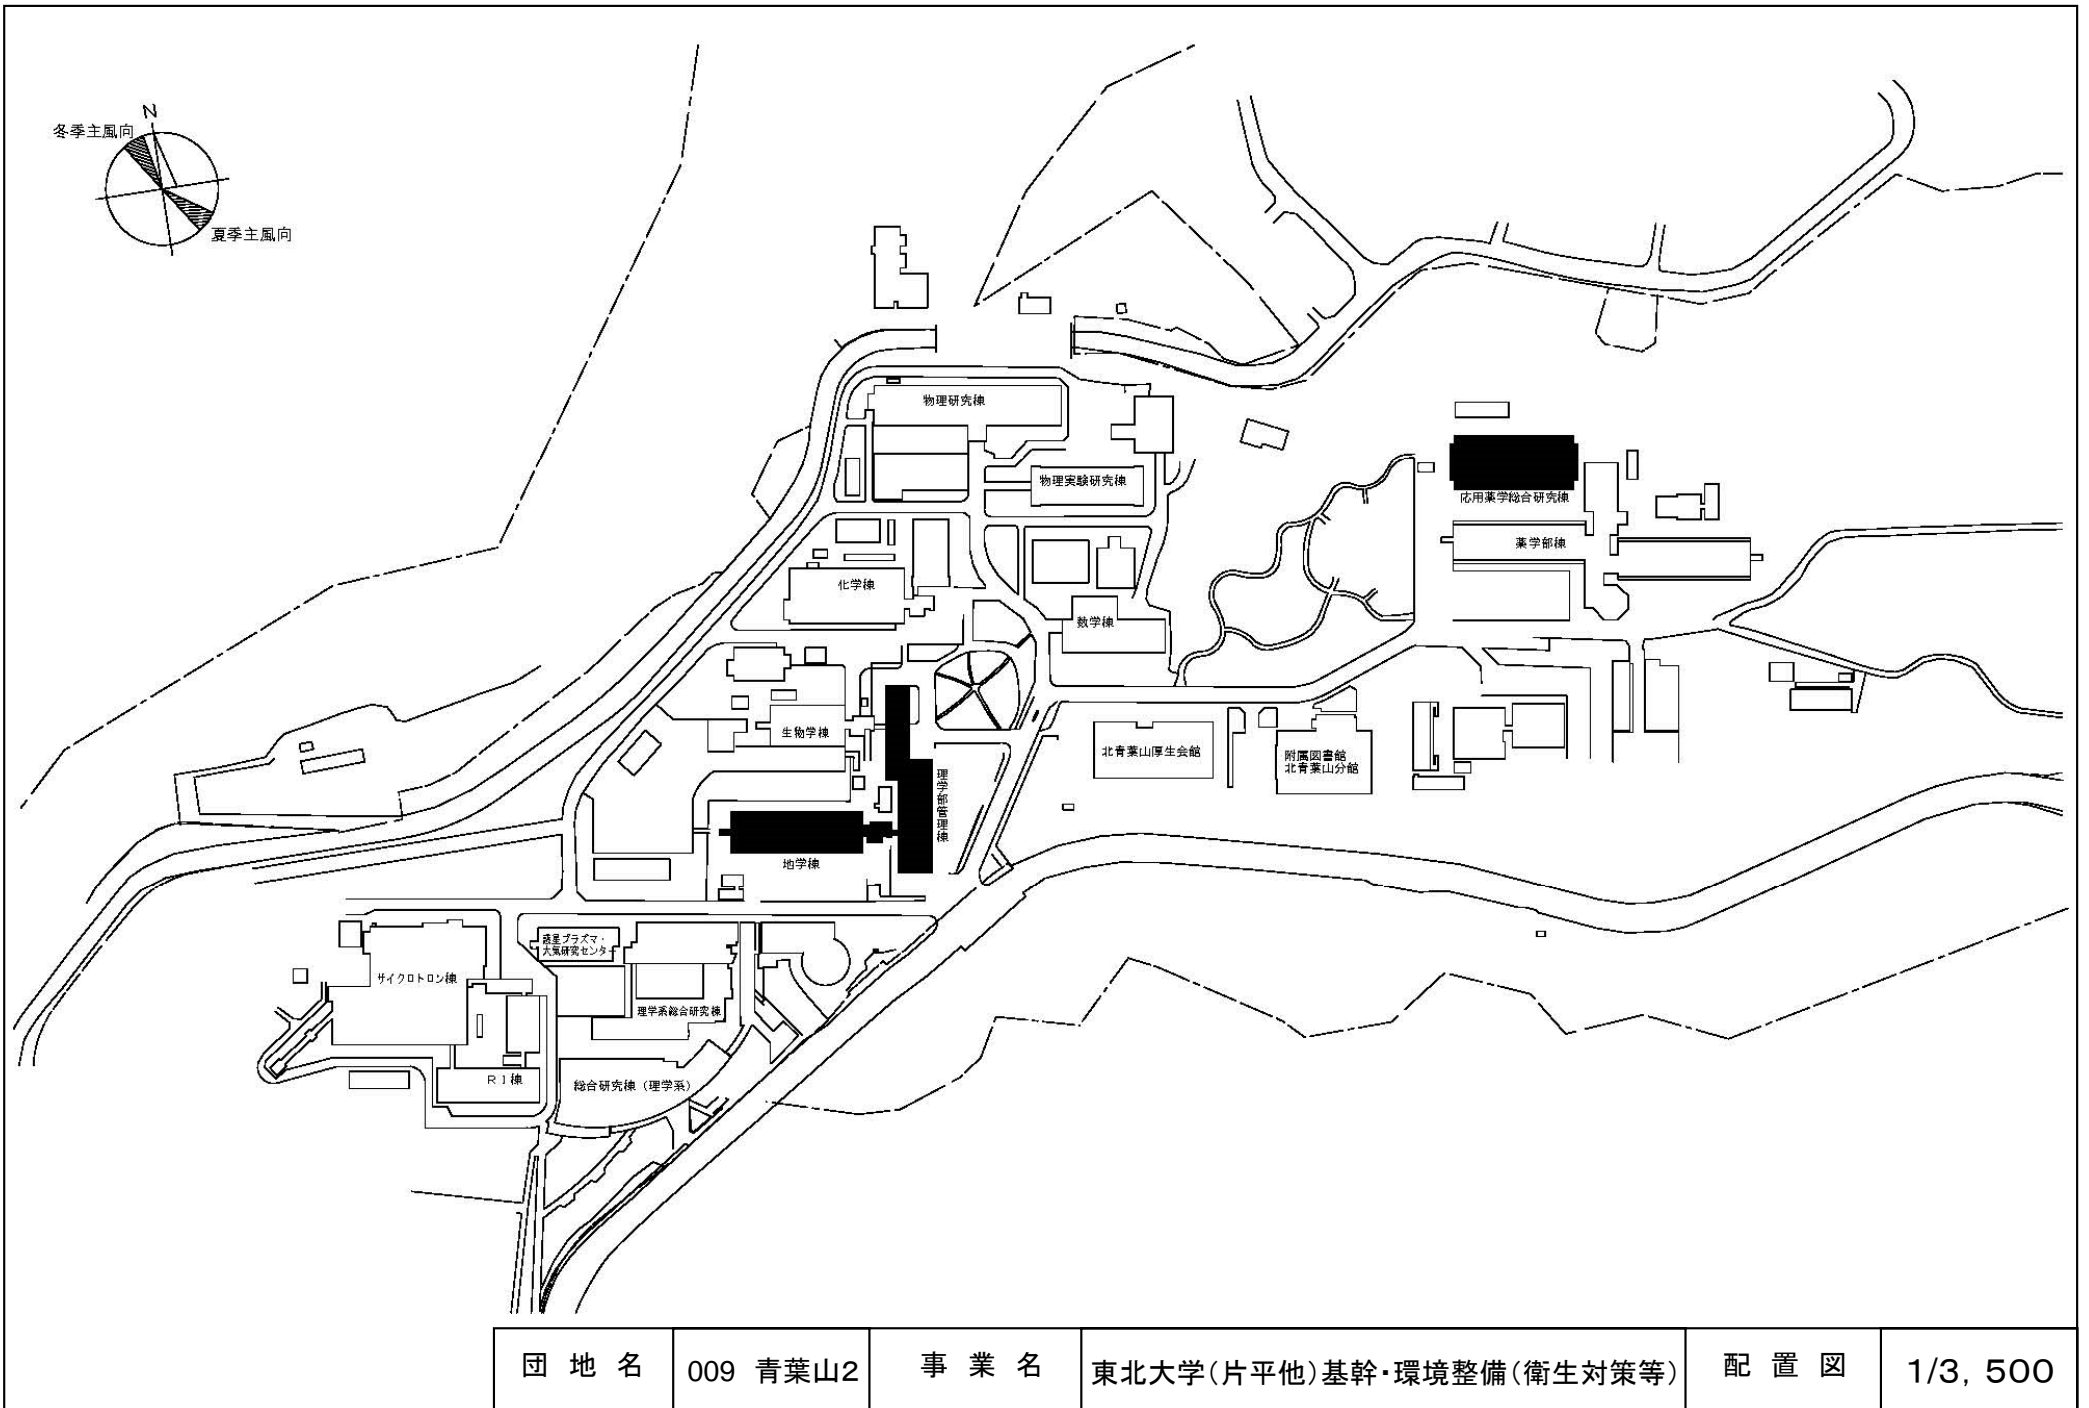

団地名	009 青葉山2	事業名	東北大学(片平他)基幹・環境整備(衛生対策等)	配置図	1/3, 500
-----	----------	-----	-------------------------	-----	----------


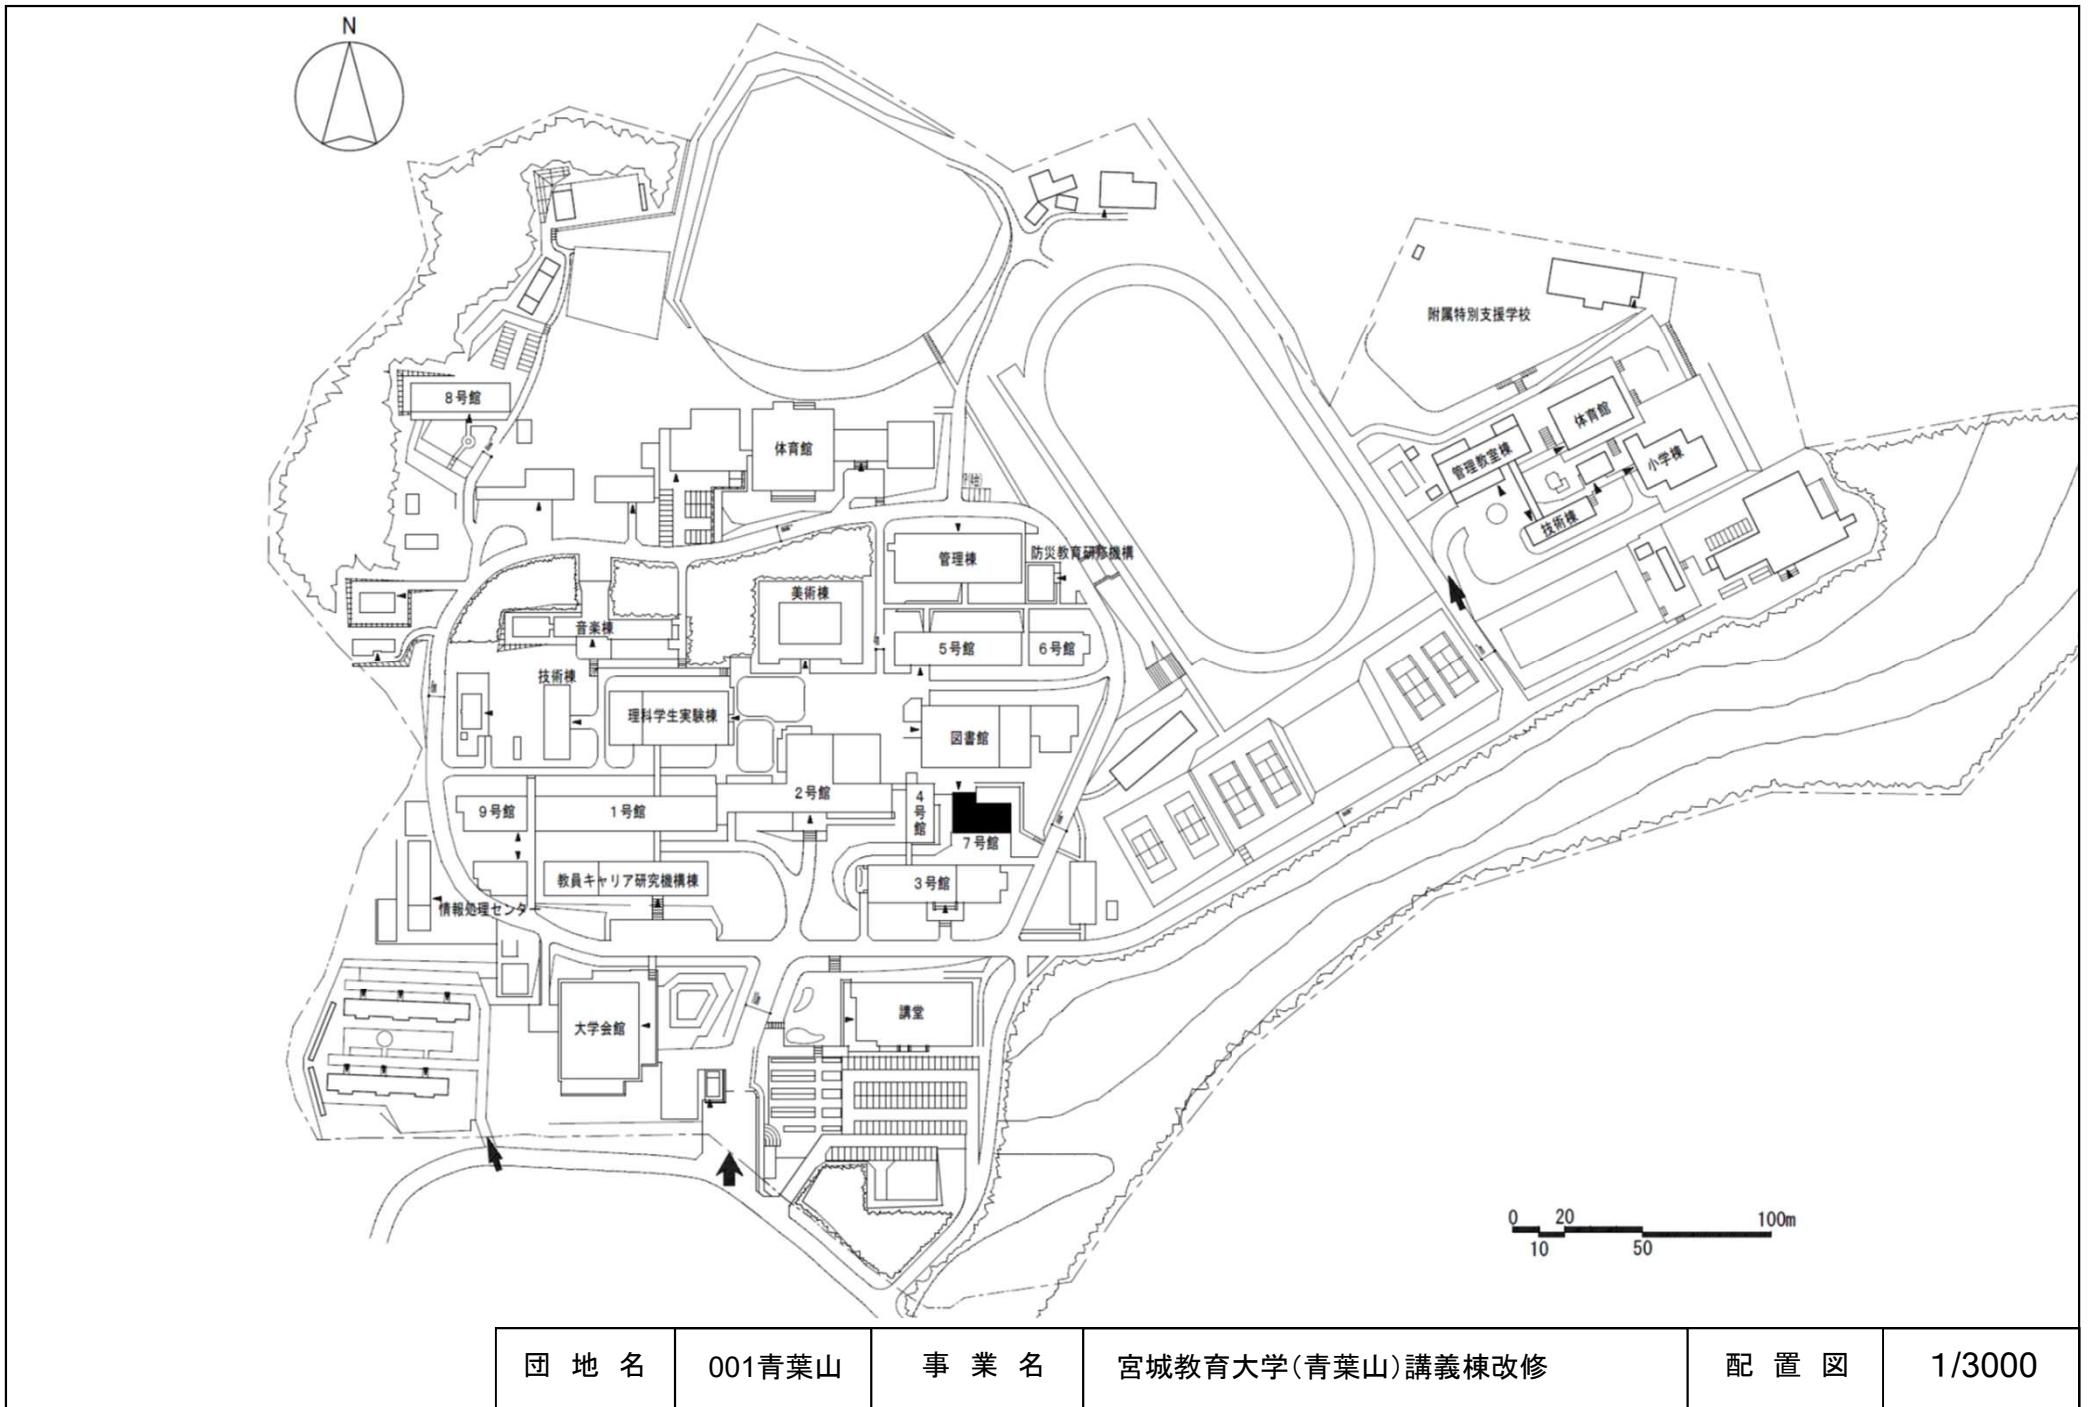


団地名	001青葉山	事業名	宮城教育大学(青葉山)講義棟改修	配置図	1/3000
-----	--------	-----	------------------	-----	--------

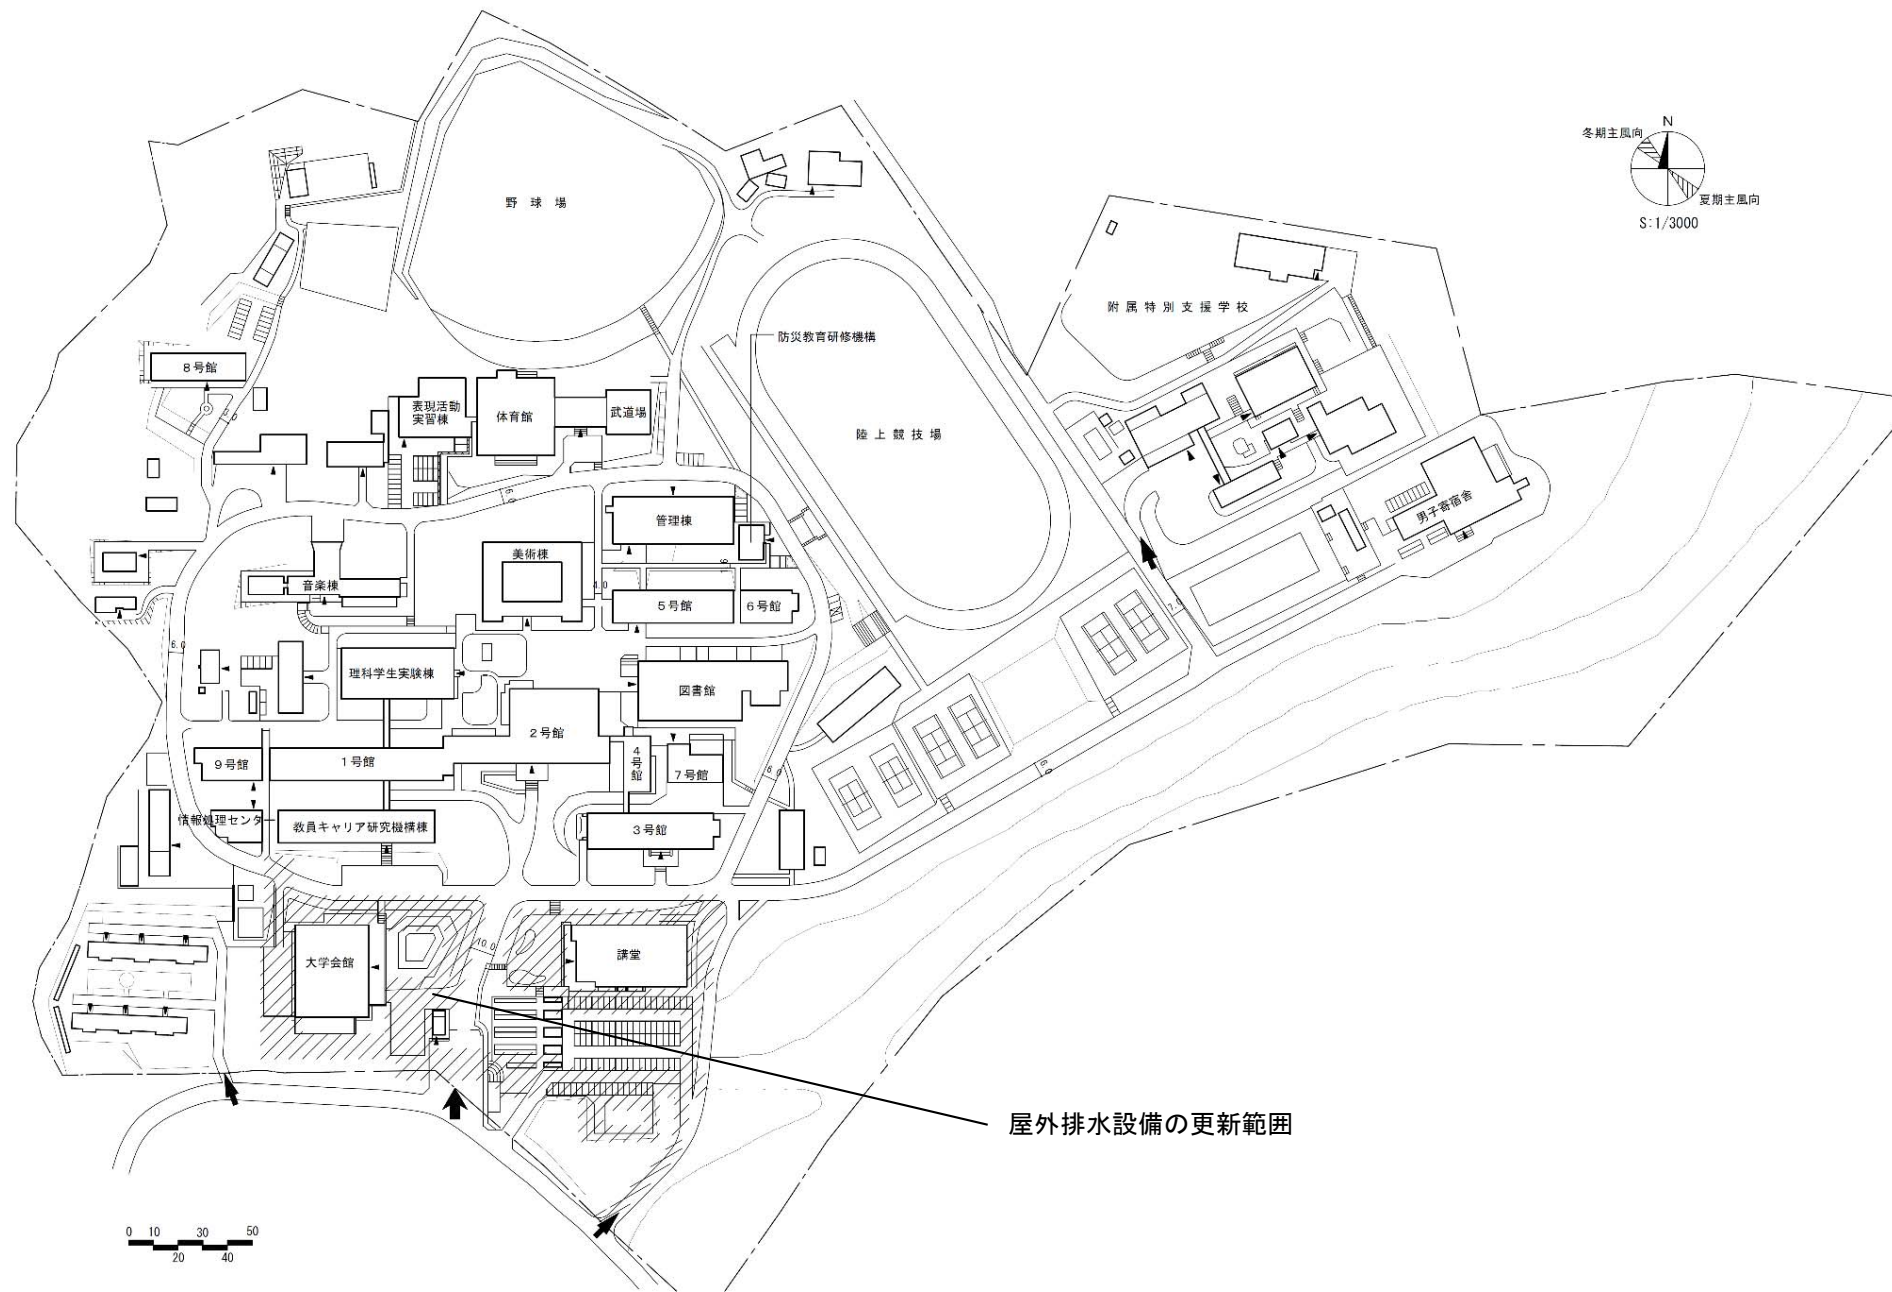

団地名	001青葉山	事業名	宮城教育大学(青葉山) ライフライン再生(給排水設備)	配置図	1/3000
-----	--------	-----	--------------------------------	-----	--------





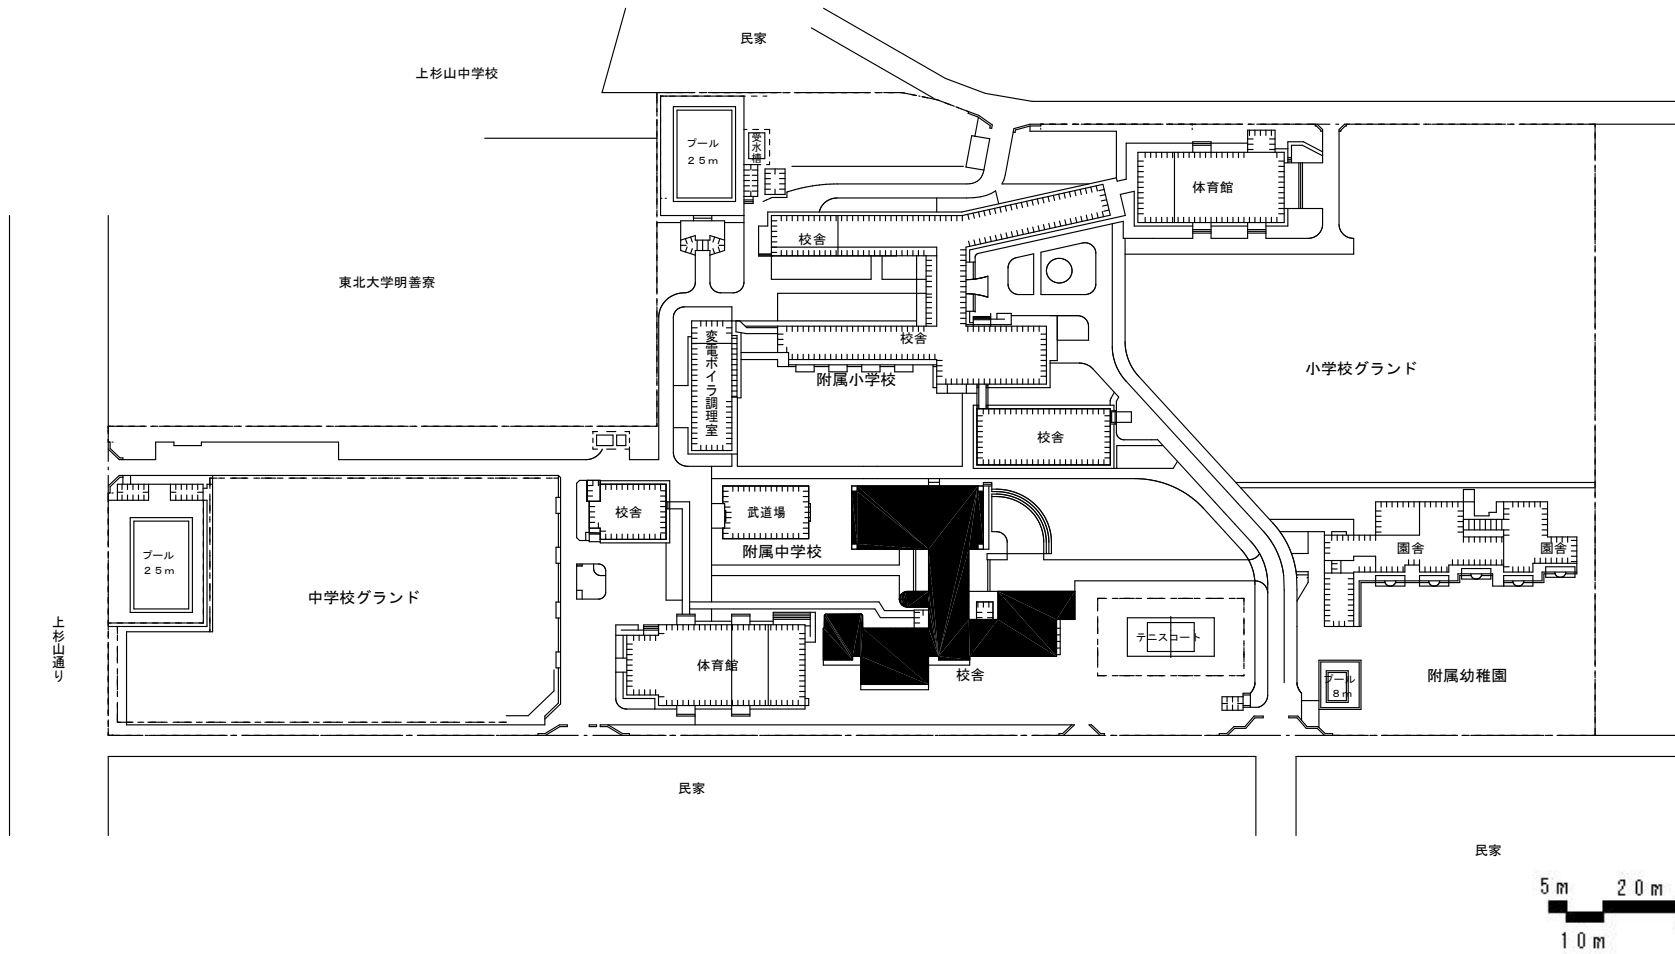 

団地名	002 上杉	事業名	宮城教育大学(青葉山他)基幹・環境整備(衛生対策等)	配置図	1/2000
-----	--------	-----	----------------------------	-----	--------







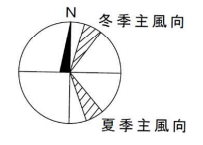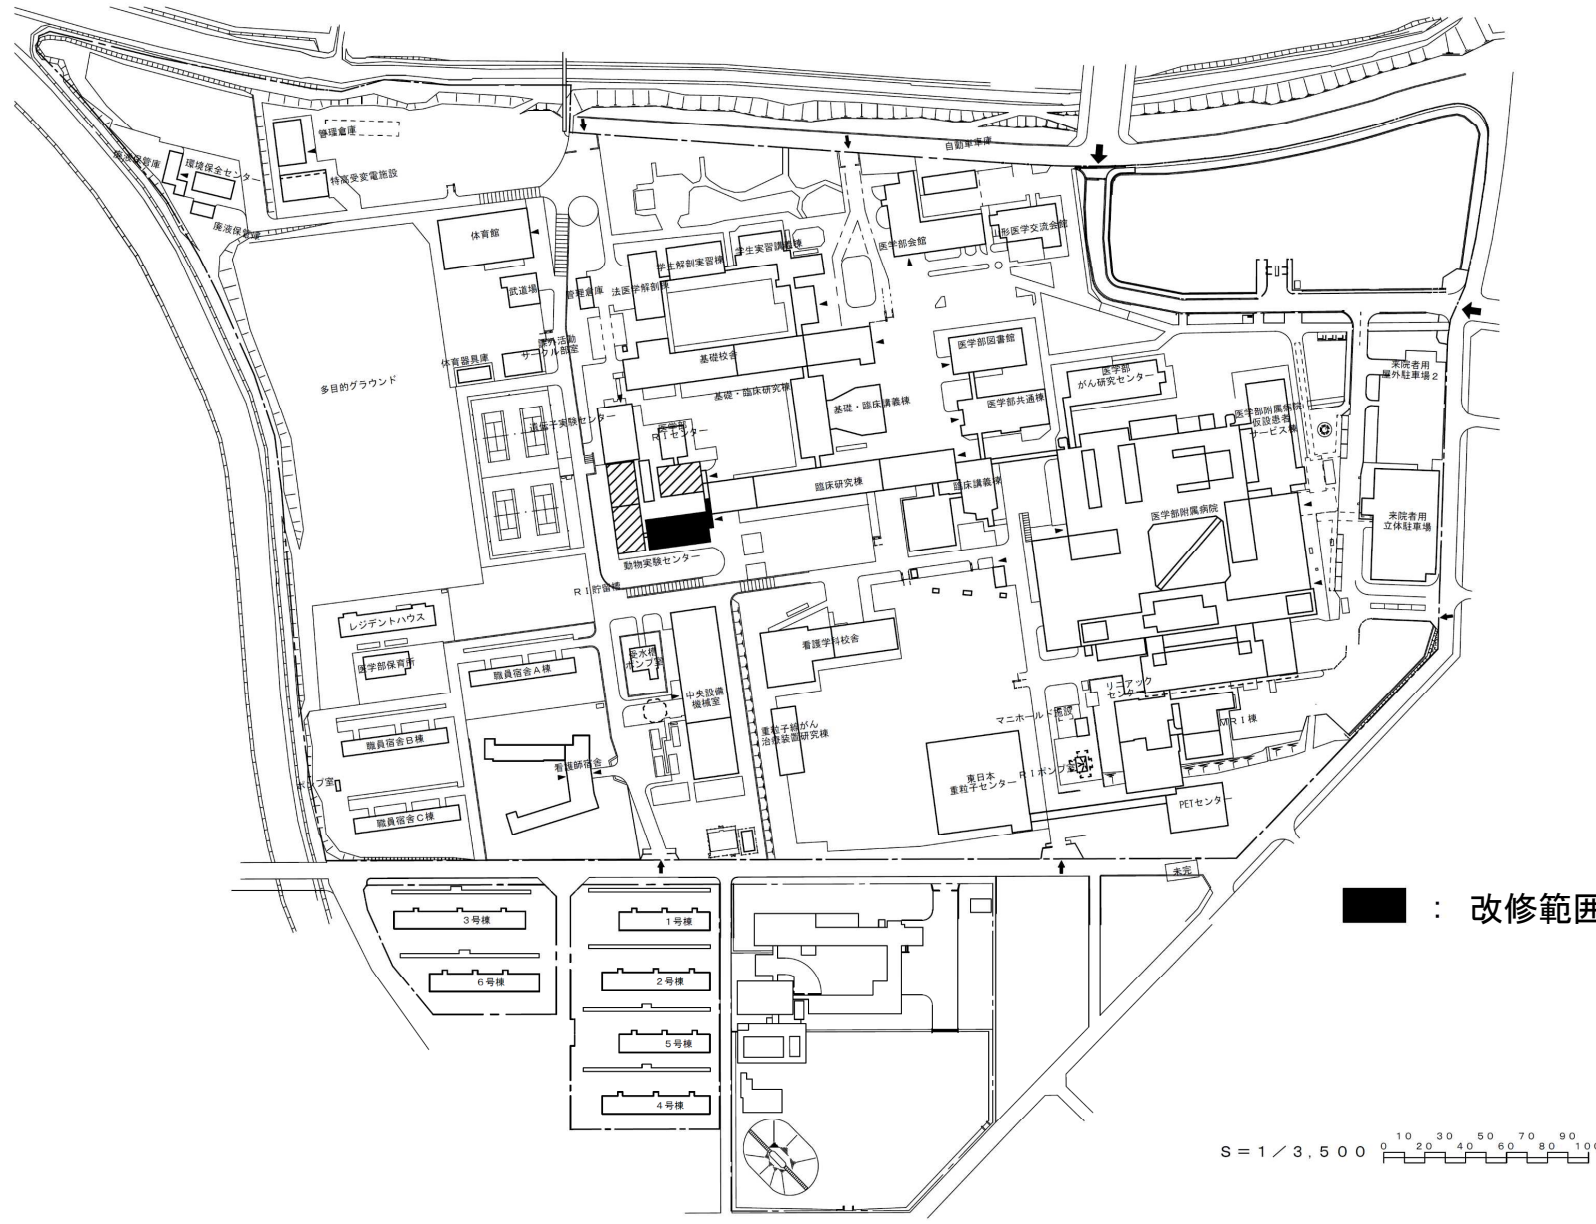


■ : 改修範囲

S = 1 / 3,500 0 10 20 30 40 50 60 70 80 90 100


団地名	036飯田	事業名	山形大学(飯田)動物実験施設改修Ⅱ	配置図	1/3500
-----	-------	-----	-------------------	-----	--------

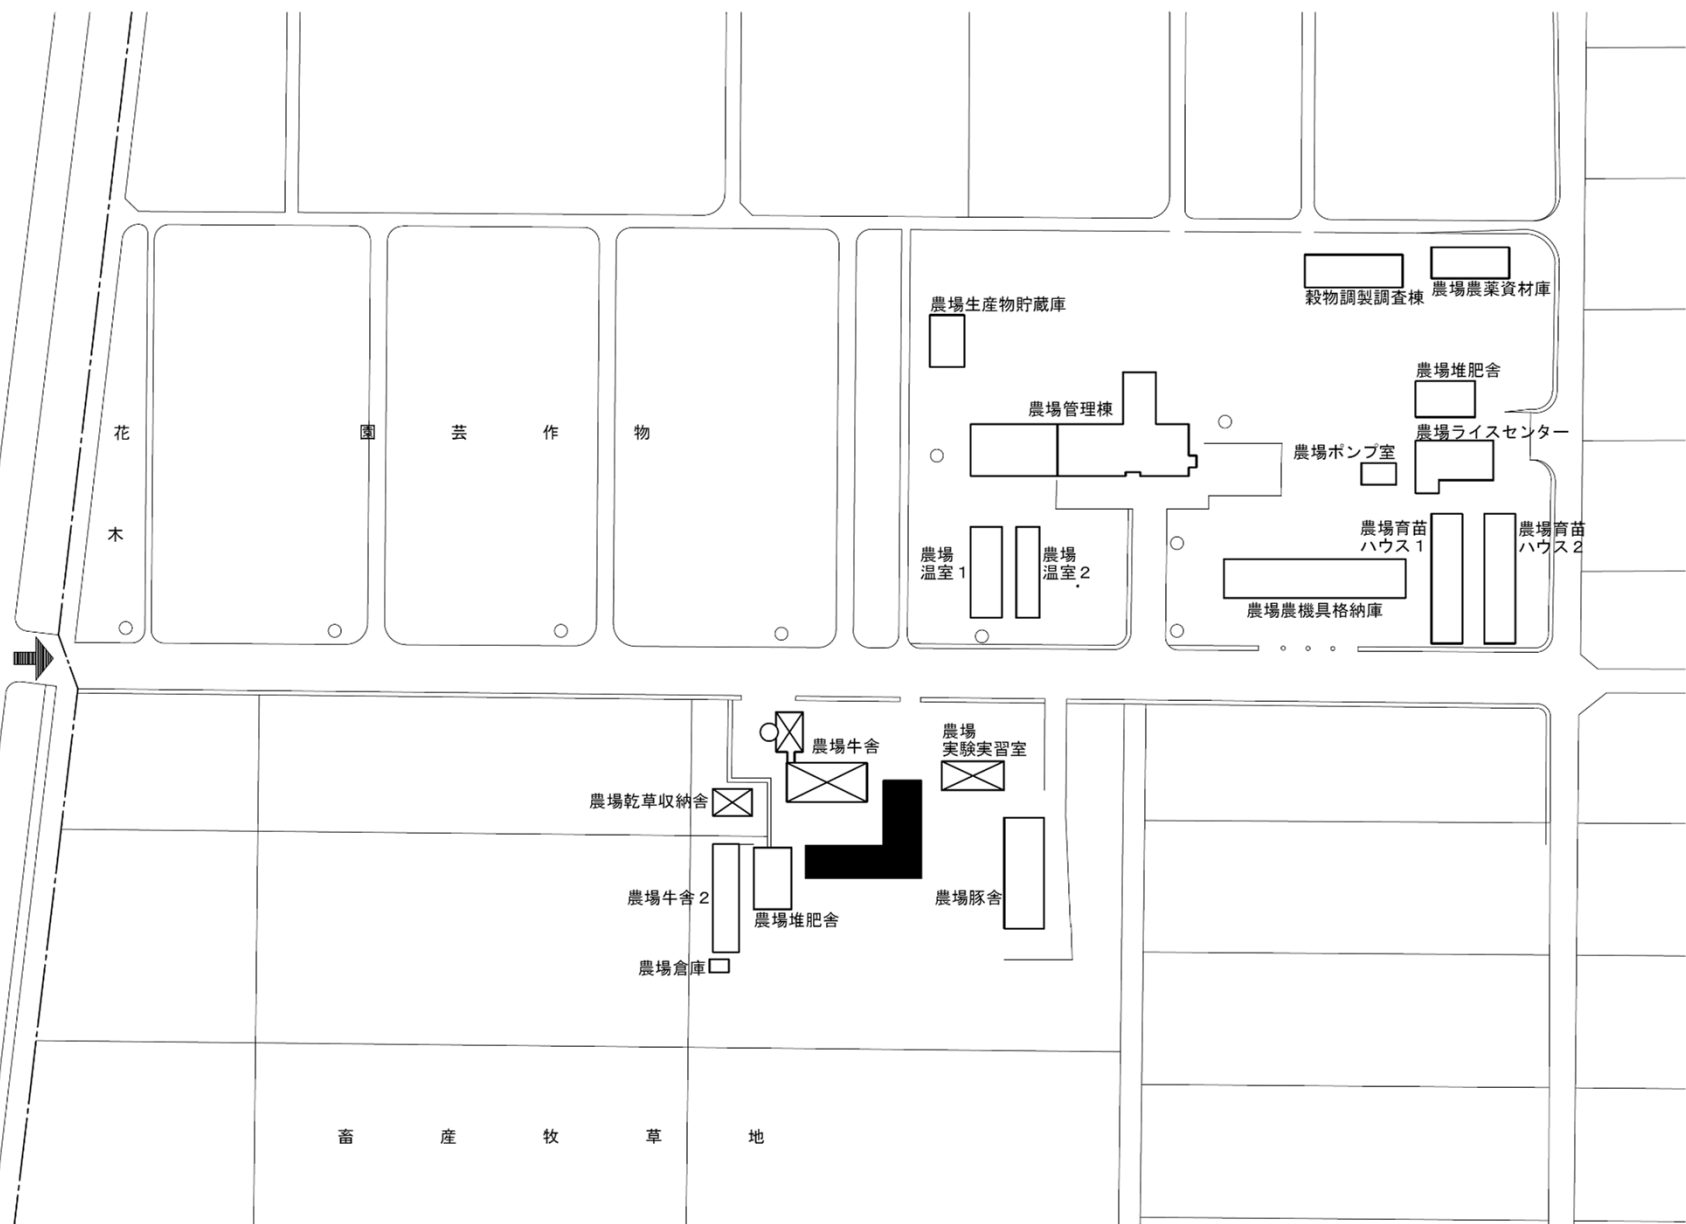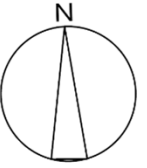



団 地 名	039 鶴岡高坂	事 業 名	山形大学(鶴岡高坂)実験実習棟(農学系)	配 置 図	1/2500
-------	----------	-------	----------------------	-------	--------

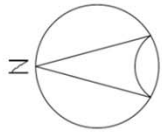

グラウンド整備範囲


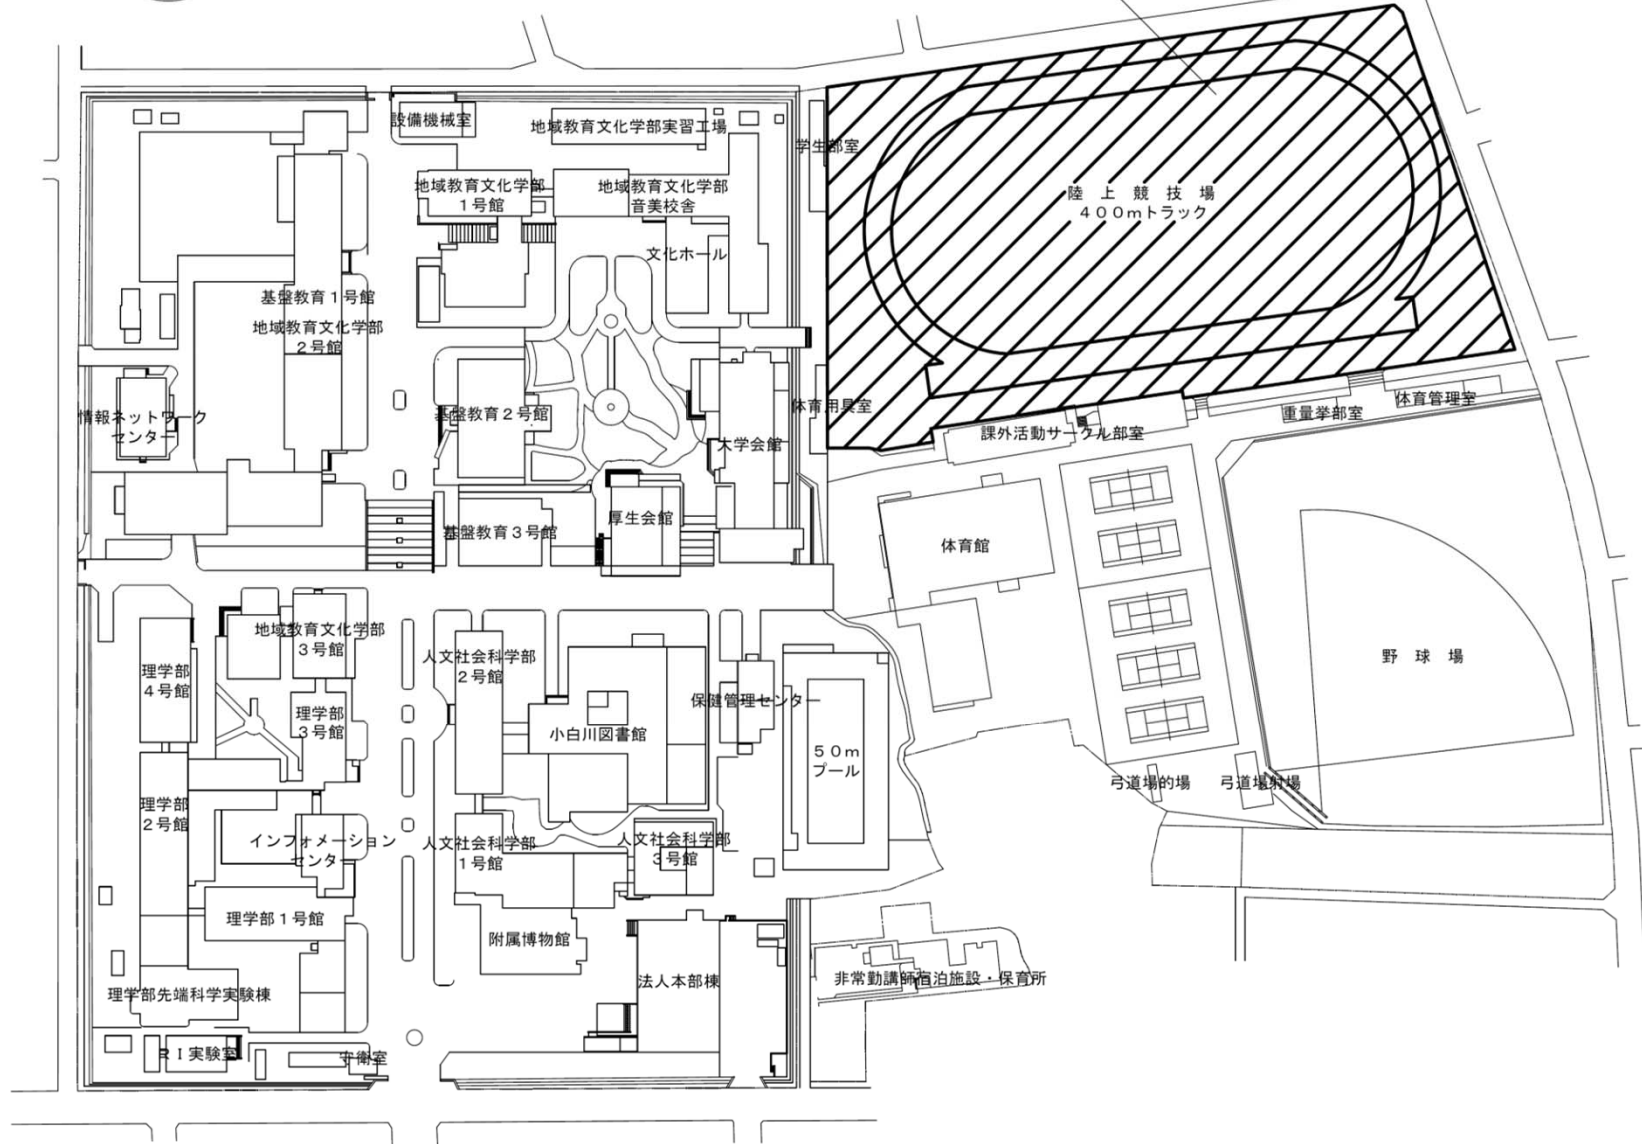


団地名	001 小白川	事業名	山形大学(小白川)基幹・環境整備(地域連携拠点)	配置図	1/2500
-----	---------	-----	--------------------------	-----	--------

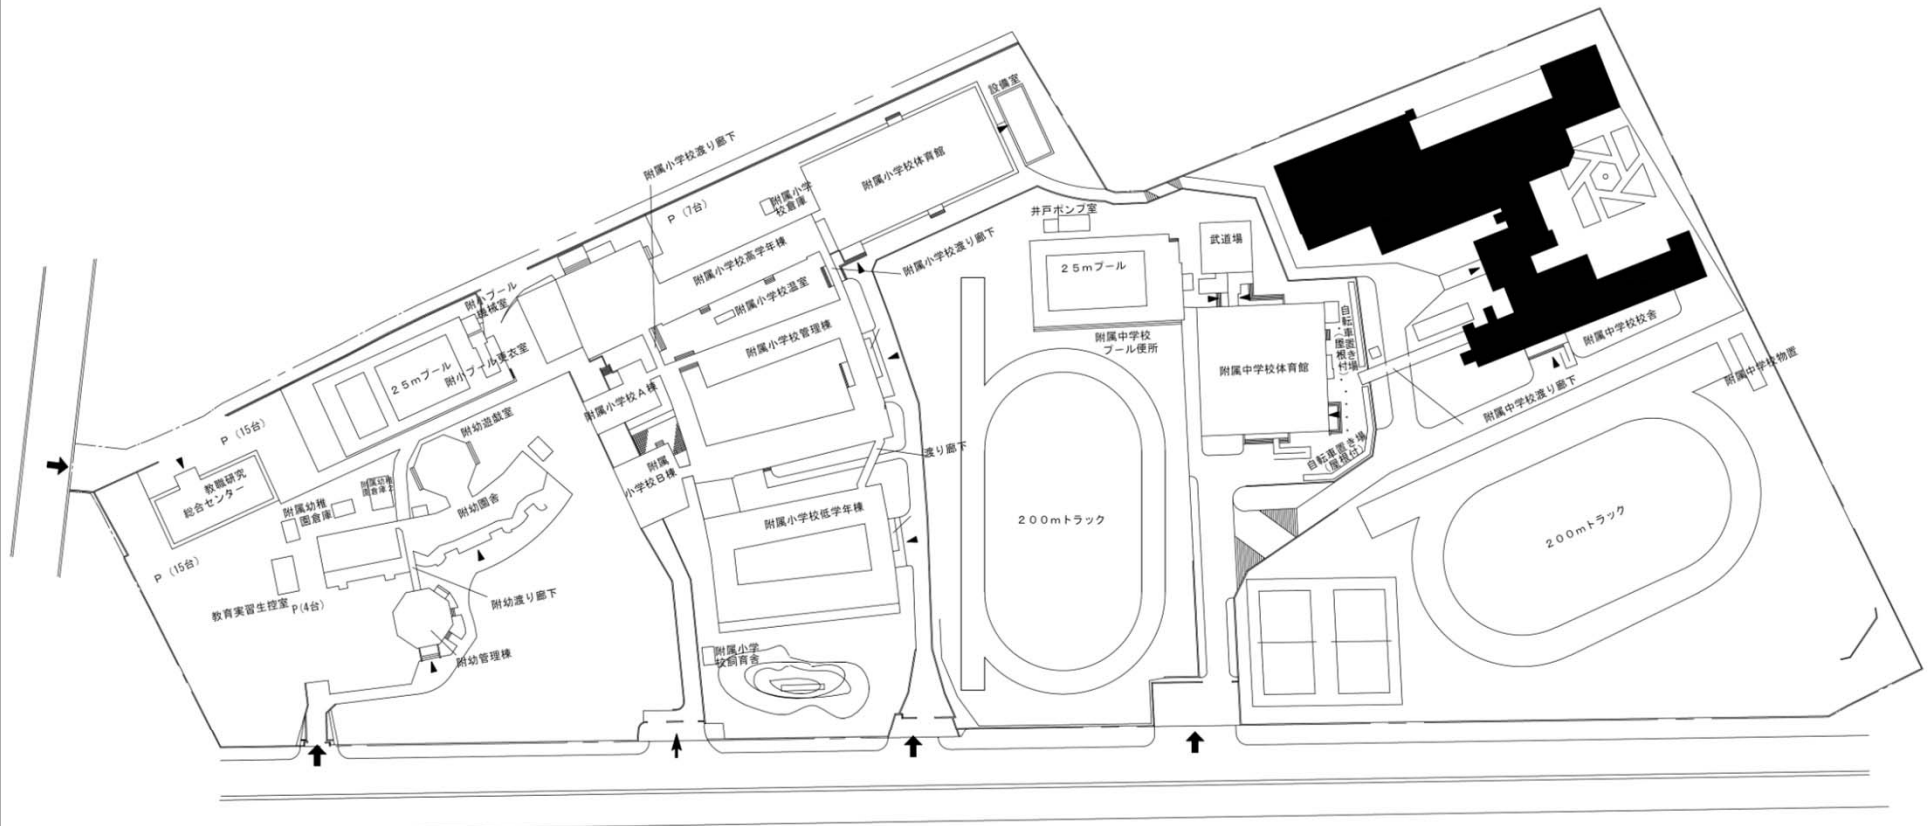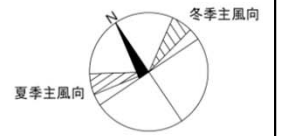



S = 1 / 1,500 0 5 10 20 30 40 50

団地名	006 松波	事業名	山形大学(松波他)基幹・環境整備(衛生対策等)	配置図	1/1,500
-----	--------	-----	-------------------------	-----	---------

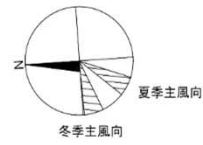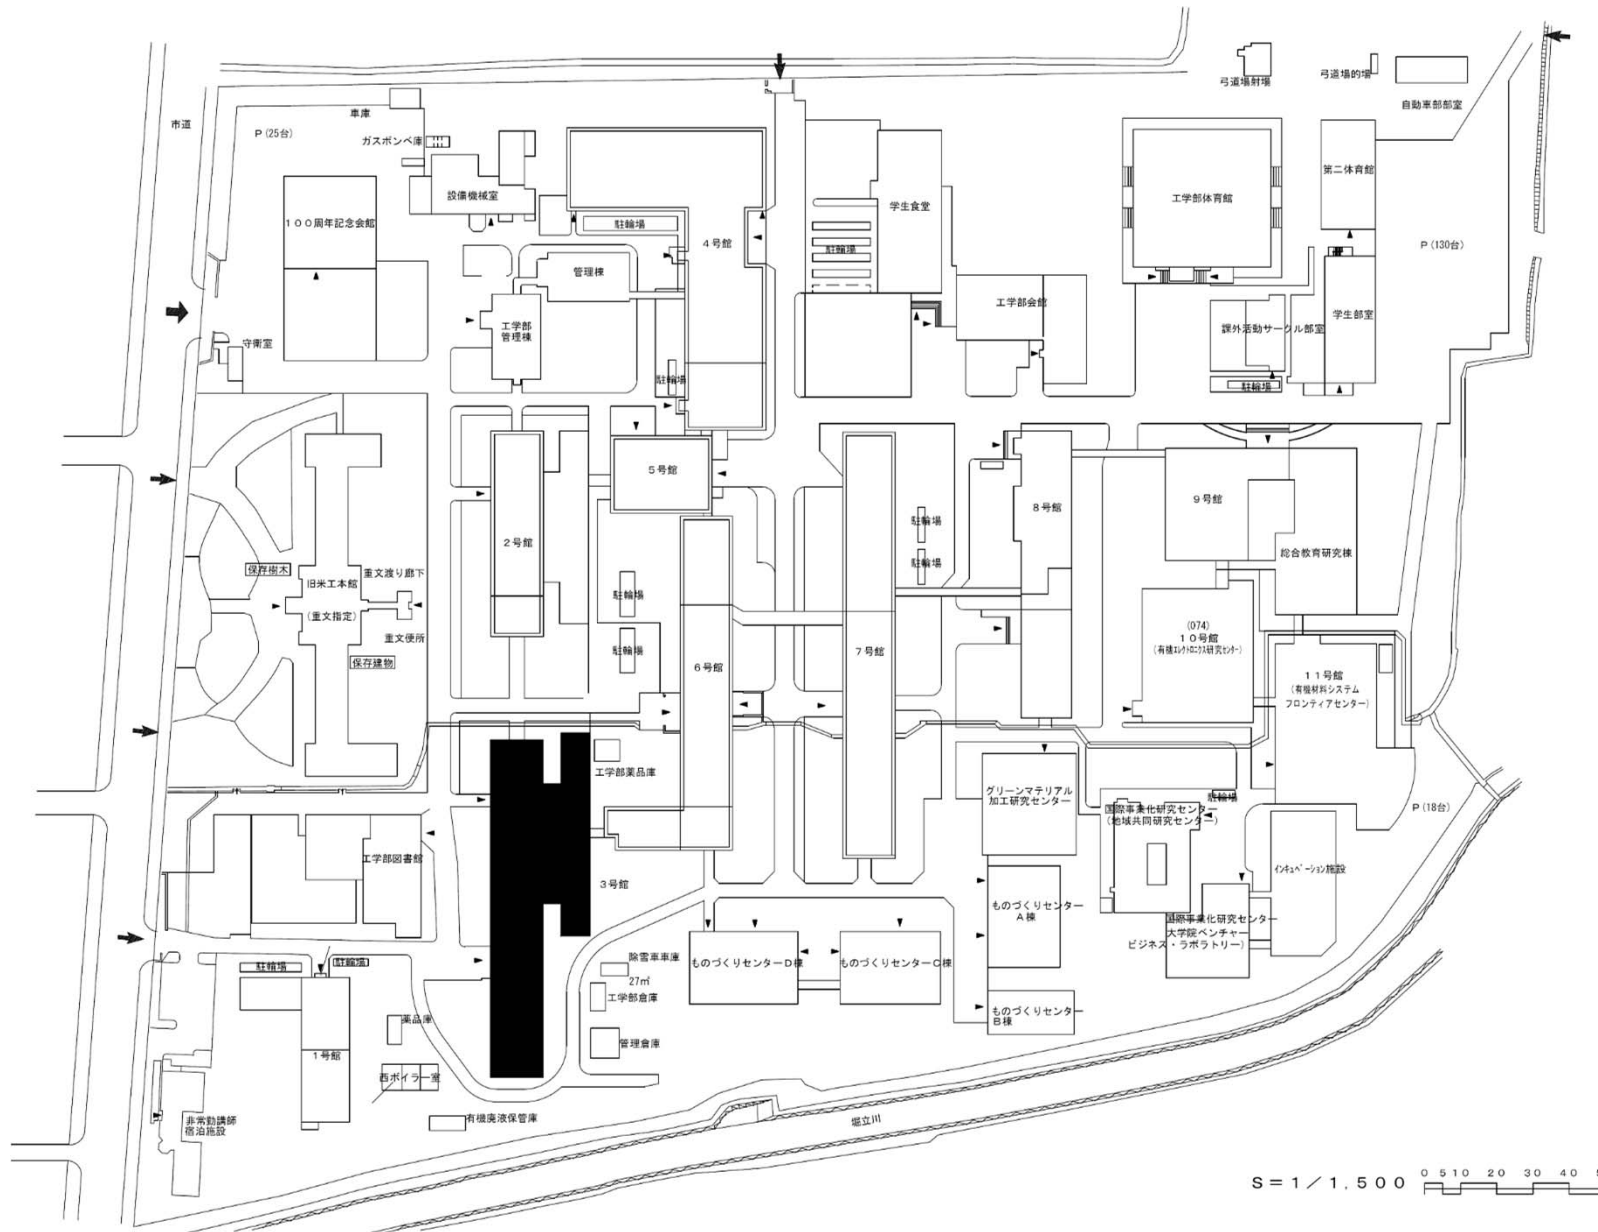


S = 1 / 1,500 0 5 10 20 30 40 50

団地名	007 米沢	事業名	山形大学(松波他)基幹・環境整備(衛生対策等)	配置図	1/1,500
-----	--------	-----	-------------------------	-----	---------

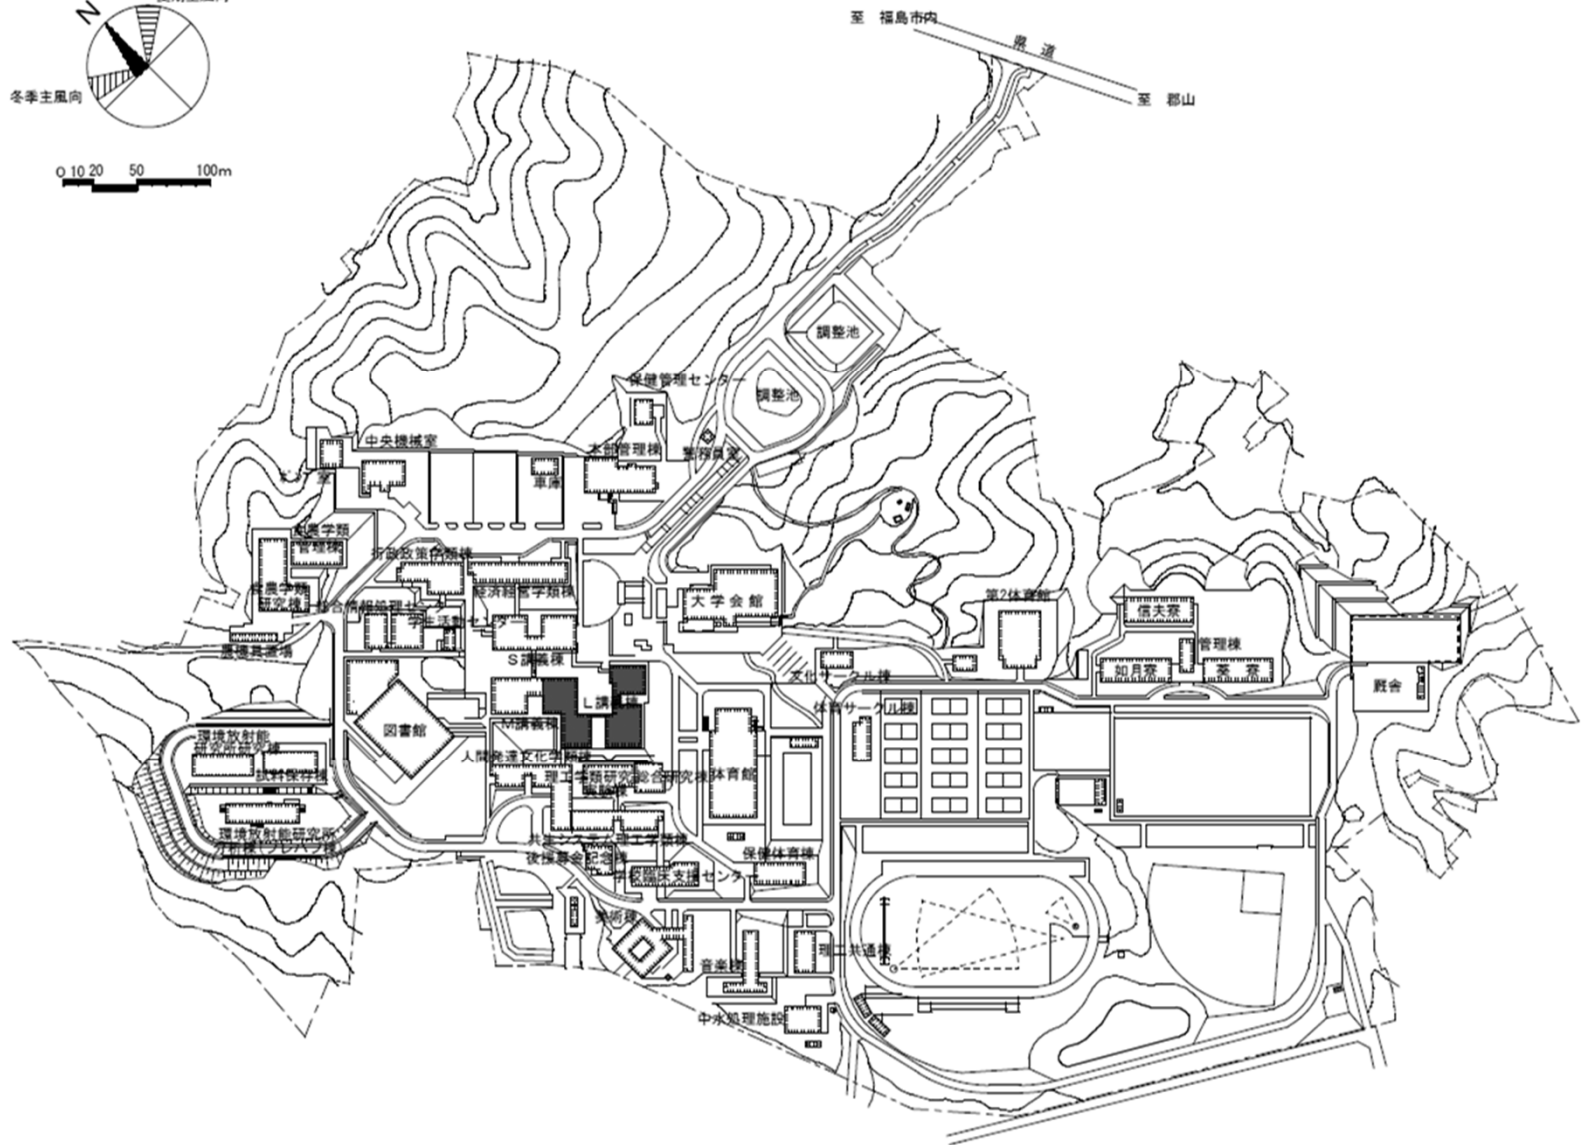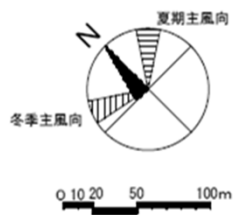

団地名	016 金谷川	事業名	福島大学(金谷川)講義棟改修	配置図	1/5000
-----	---------	-----	----------------	-----	--------

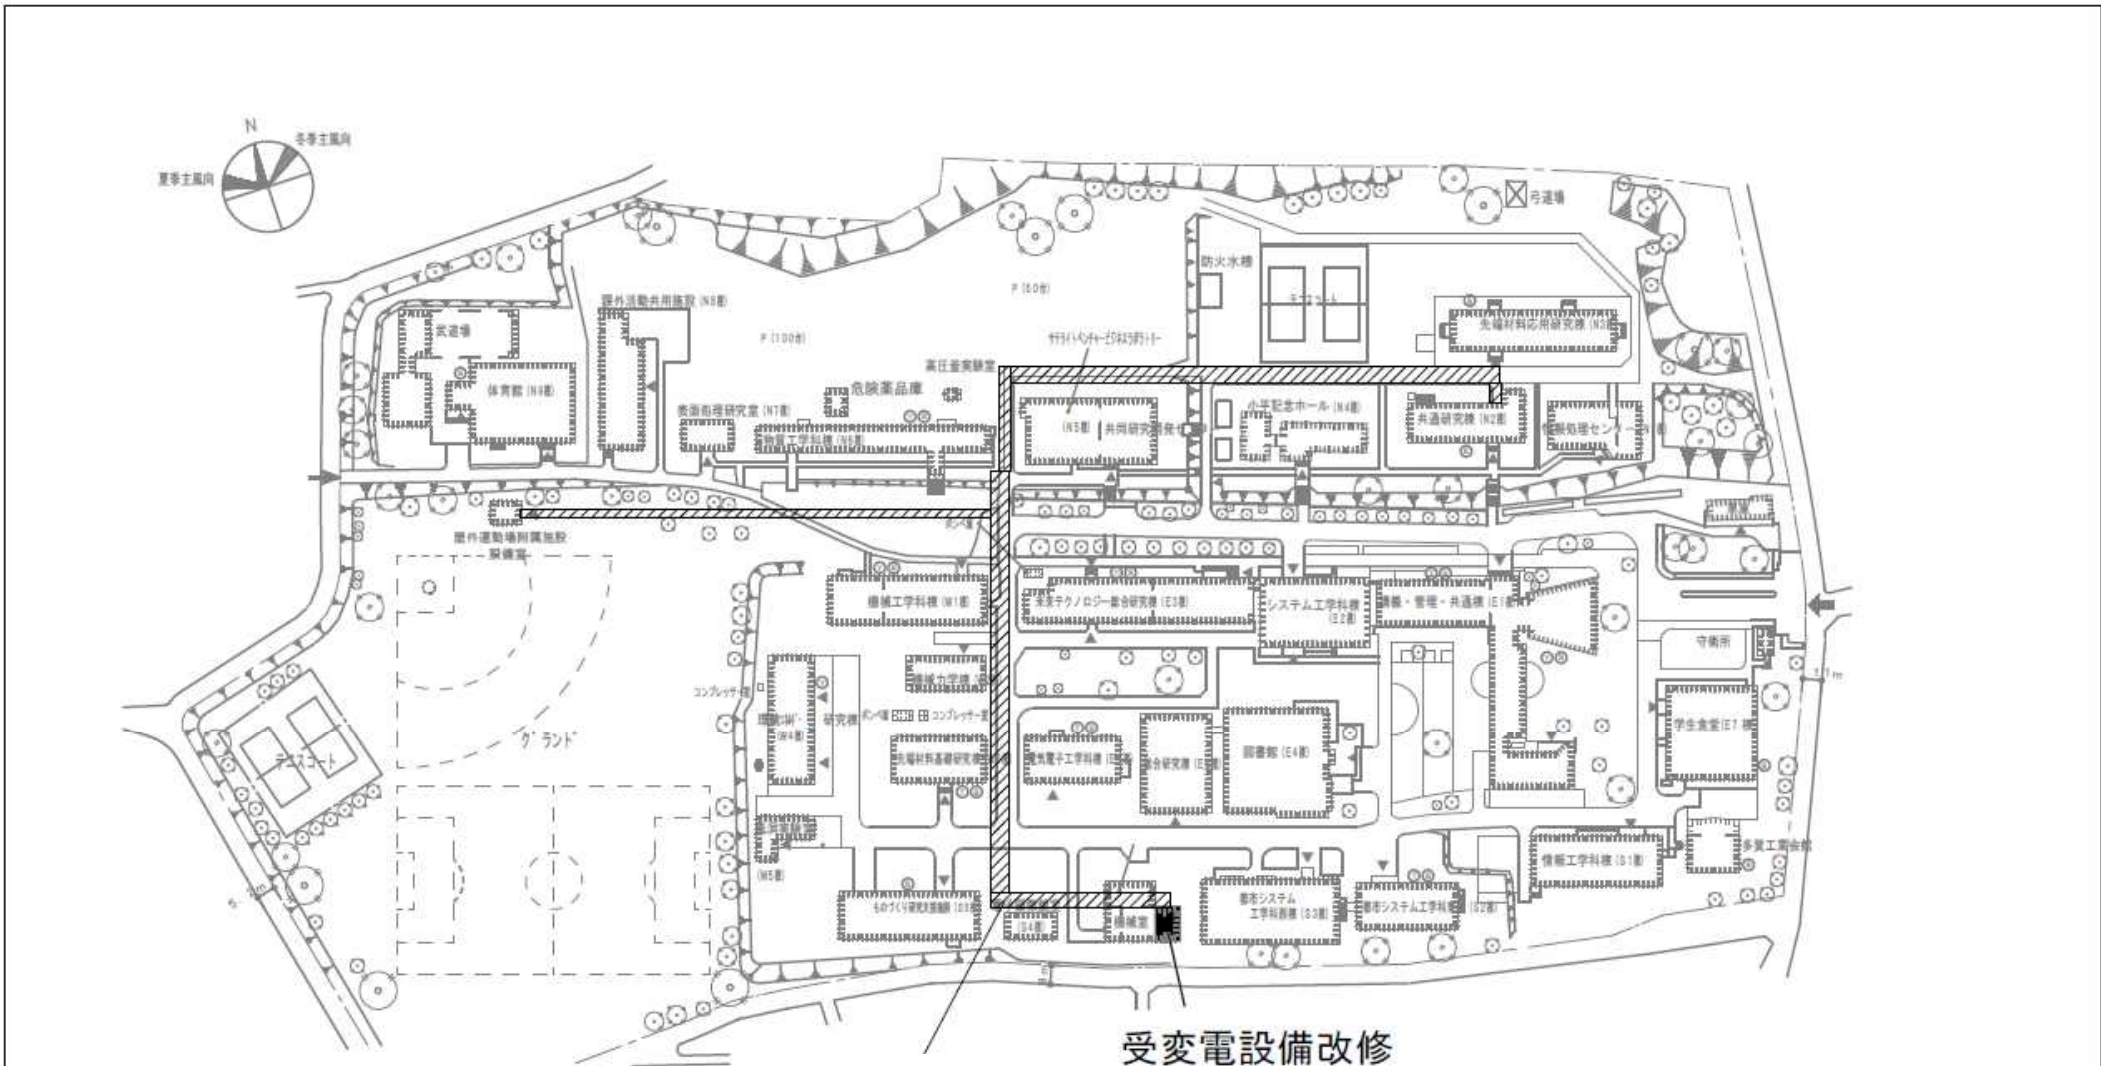


改修範囲

受変電設備改修


配置図 S=1/2500

団地名	001 中成沢	事業名	茨城大学（中成沢）ライフライン再生（受変電設備）	配置図	1/2500
-----	---------	-----	--------------------------	-----	--------

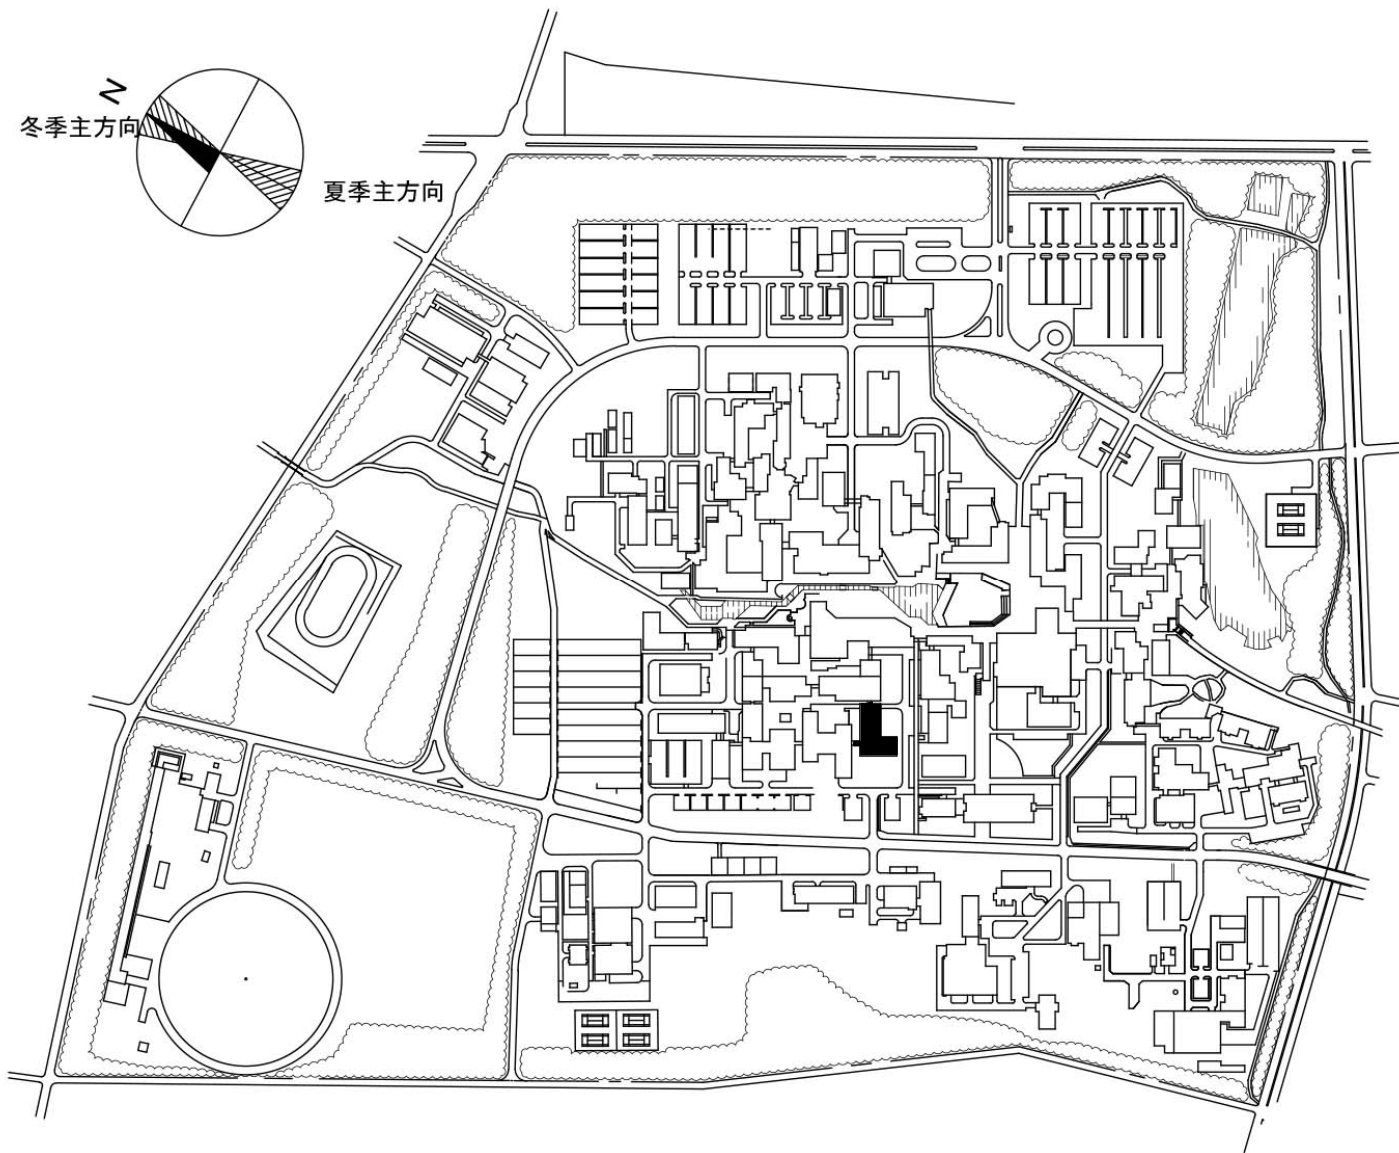


団地名	002 中地区	事業名	筑波大学(筑波)総合研究棟改修(情報系)	配置図	1/7500
-----	---------	-----	----------------------	-----	--------




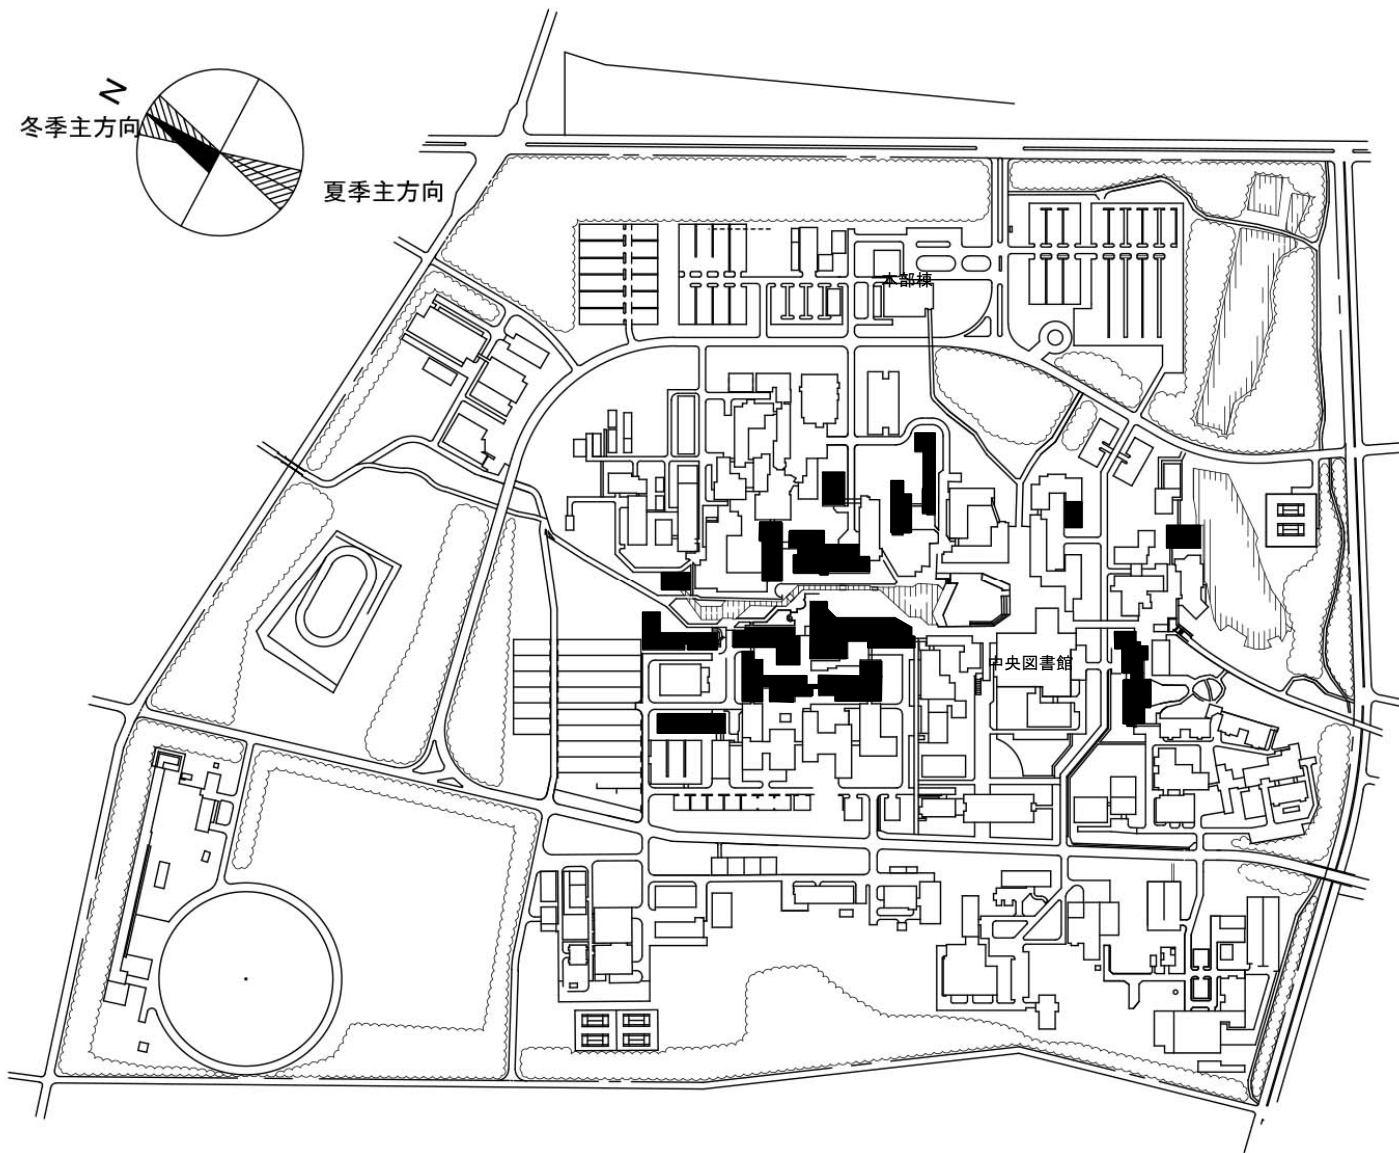



団地名	002 中地区	事業名	筑波大学(筑波)基幹・環境整備(衛生対策等)	配置図	1/7500
-----	---------	-----	------------------------	-----	--------

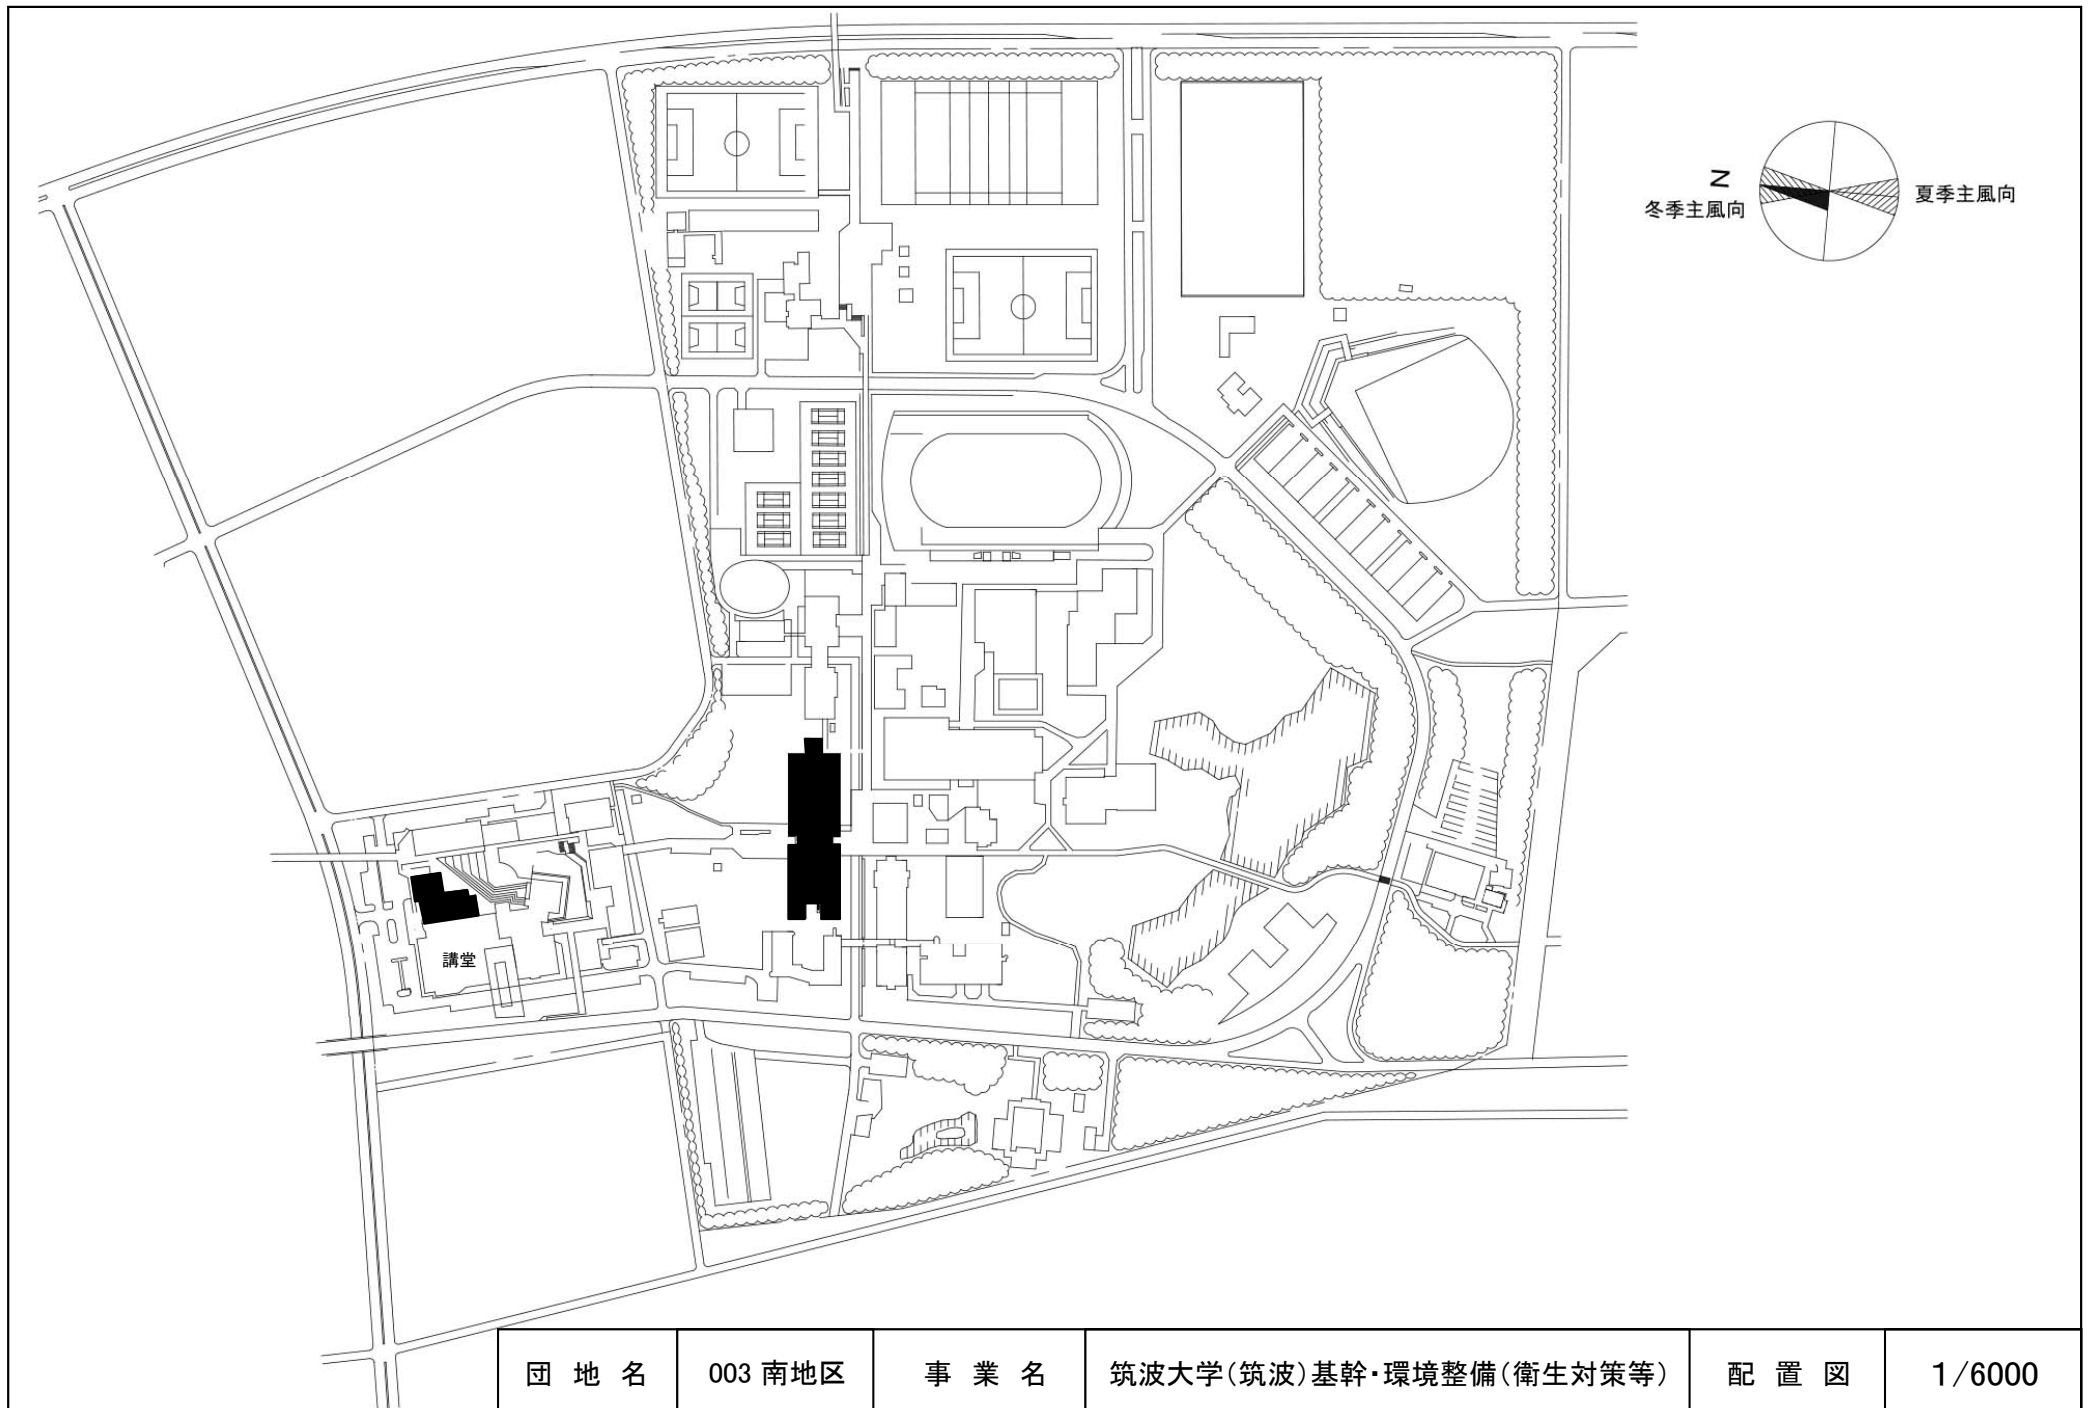


団地名	003南地区	事業名	筑波大学(筑波)基幹・環境整備(衛生対策等)	配置図	1/6000
-----	--------	-----	------------------------	-----	--------

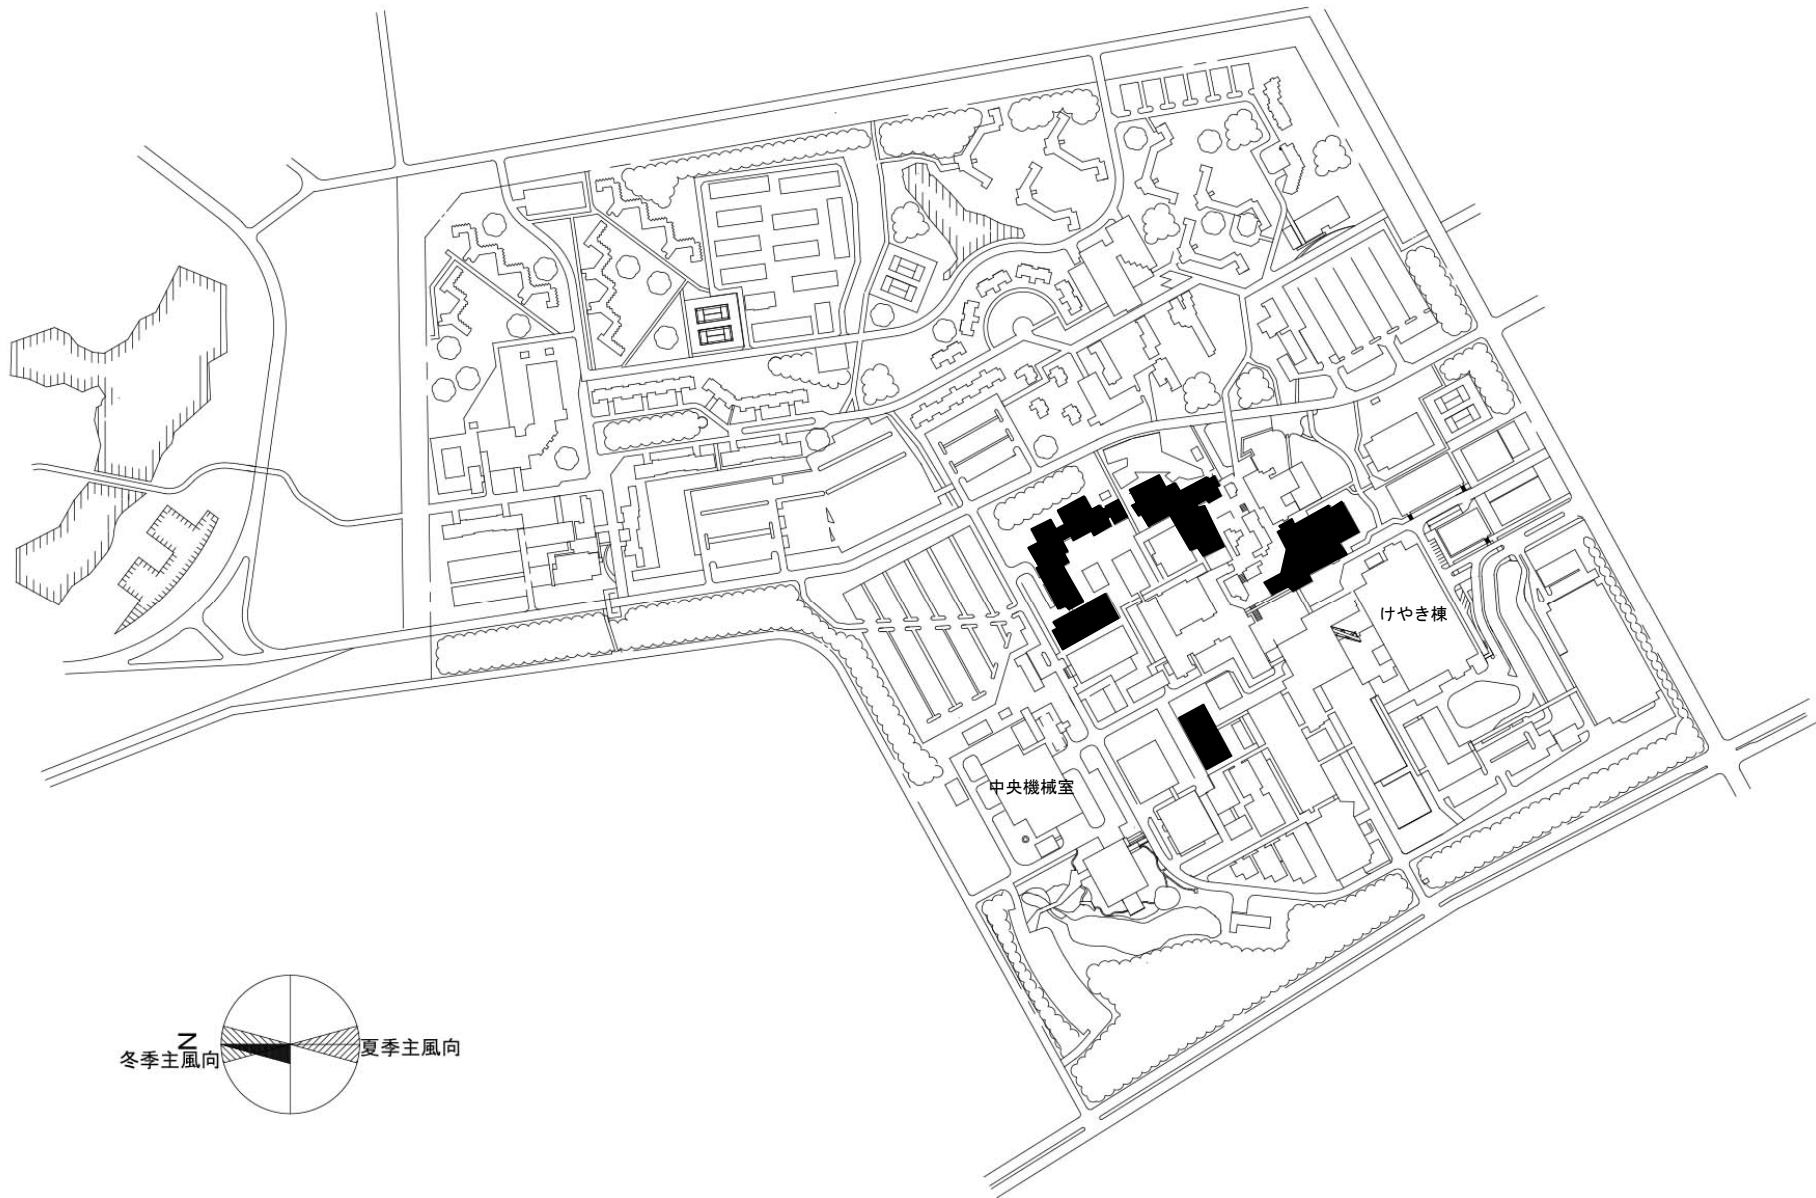


団地名	004 西地区	事業名	筑波大学(筑波)基幹・環境整備(衛生対策等)	配置図	1/6000
-----	---------	-----	------------------------	-----	--------

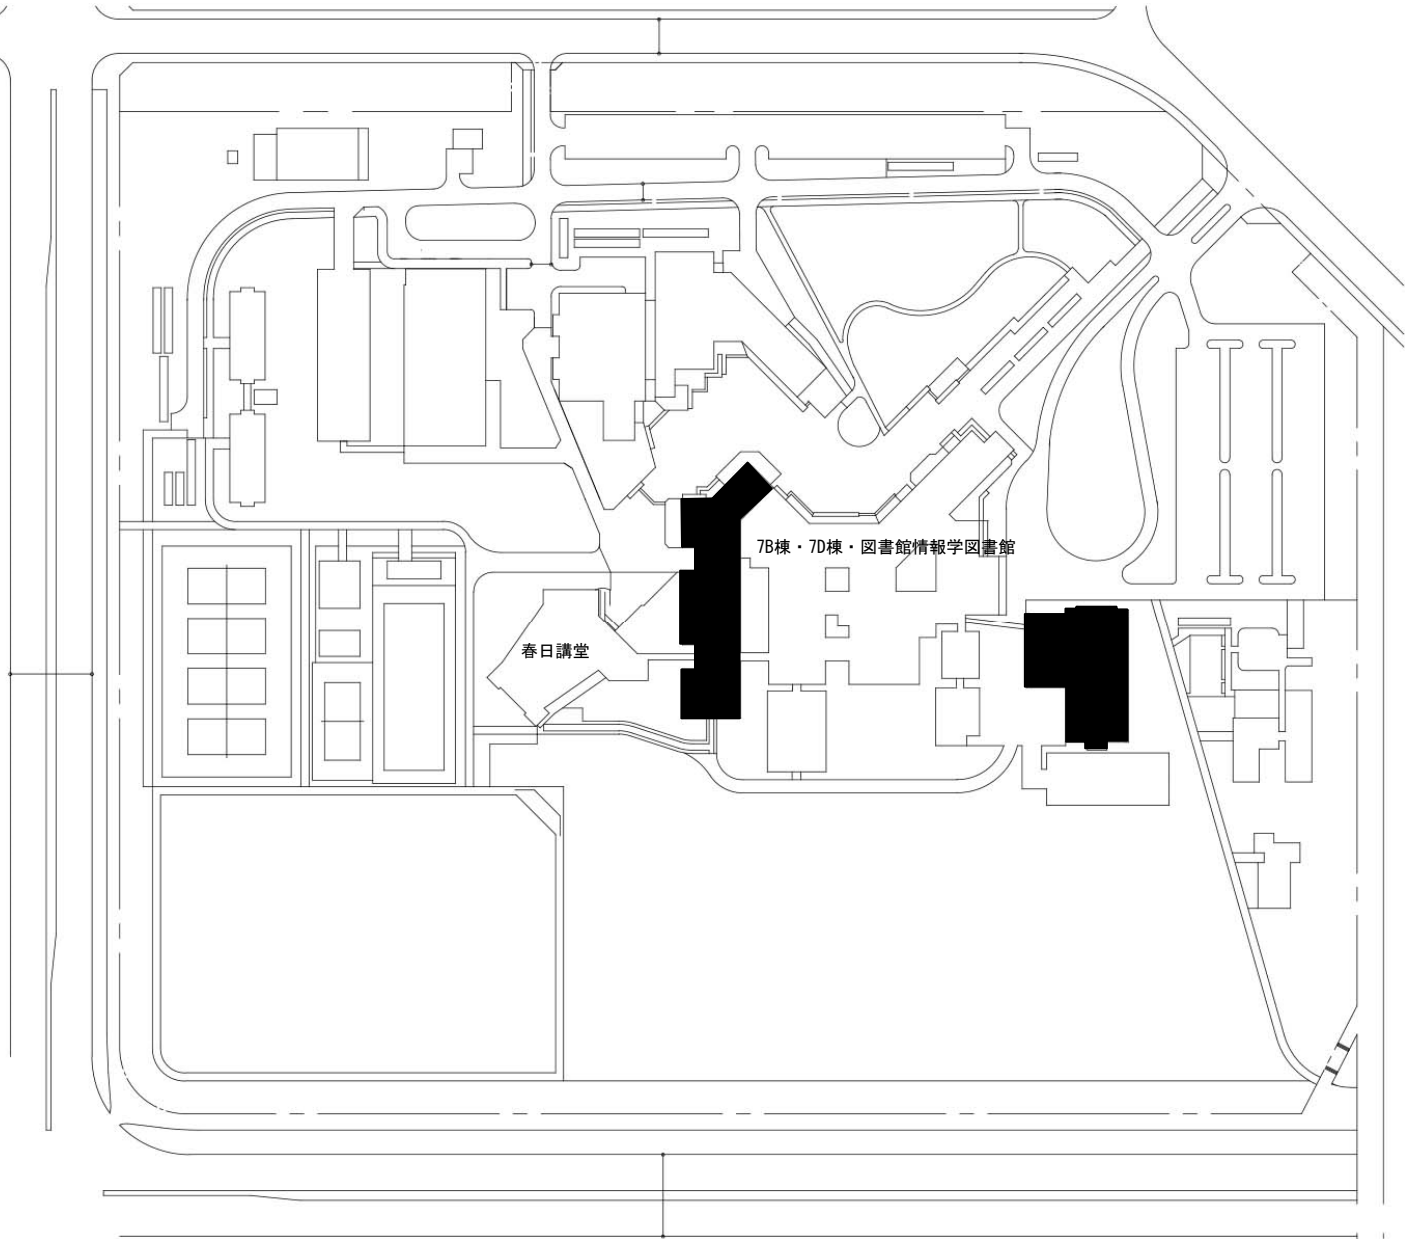 


団地名	042 春日地区	事業名	筑波大学(筑波)基幹・環境整備(衛生対策等)	配置図	1/2500
-----	----------	-----	------------------------	-----	--------

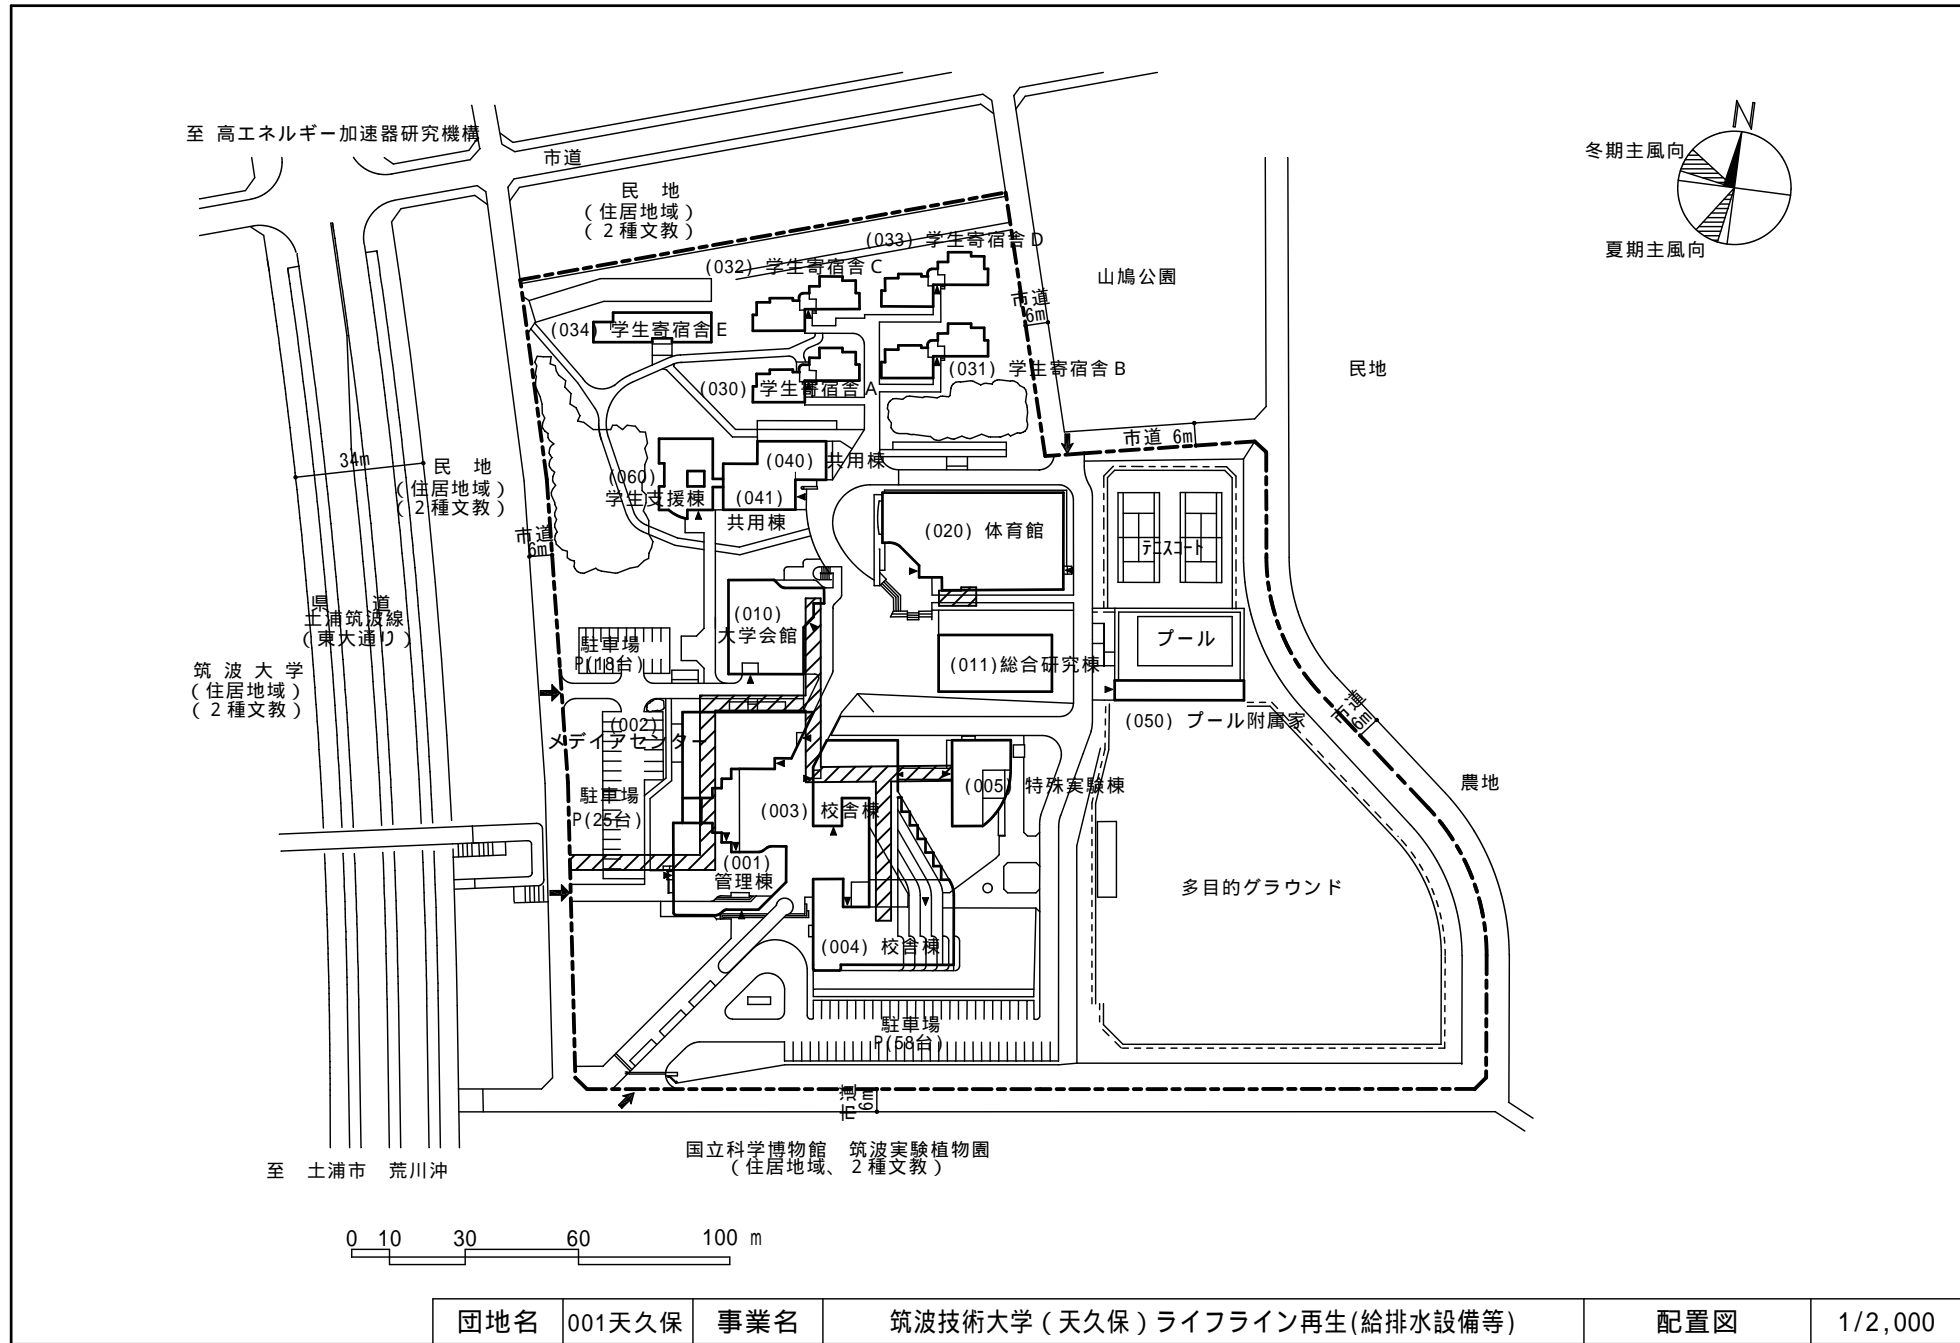


団地名	001天久保	事業名	筑波技術大学(天久保)ライフライン再生(給排水設備等)	配置図	1/2,000
-----	--------	-----	-----------------------------	-----	---------

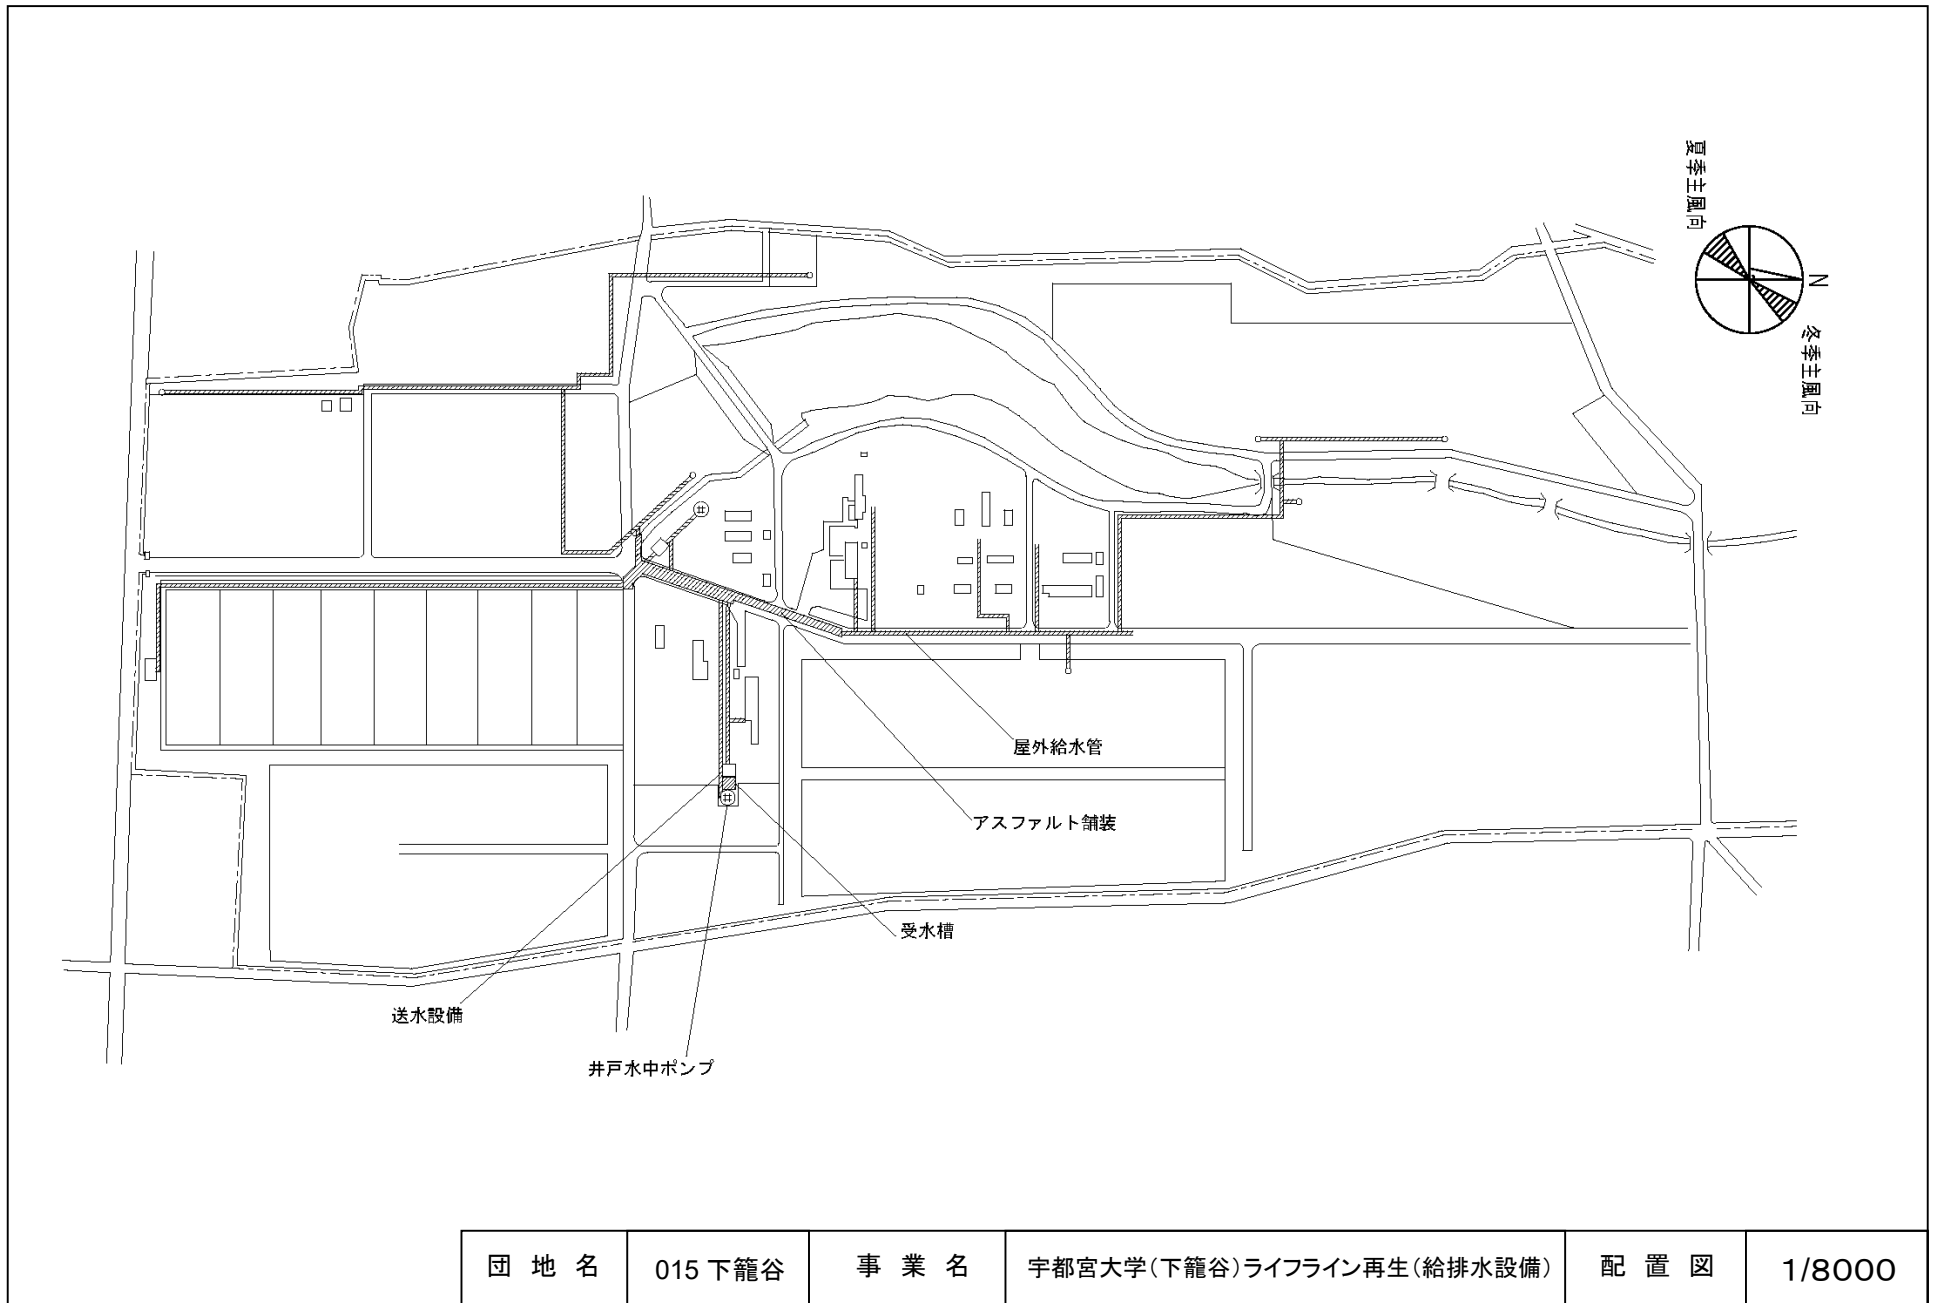

団地名	015 下籠谷	事業名	宇都宮大学(下籠谷)ライフライン再生(給排水設備)	配置図	1/8000
-----	---------	-----	---------------------------	-----	--------

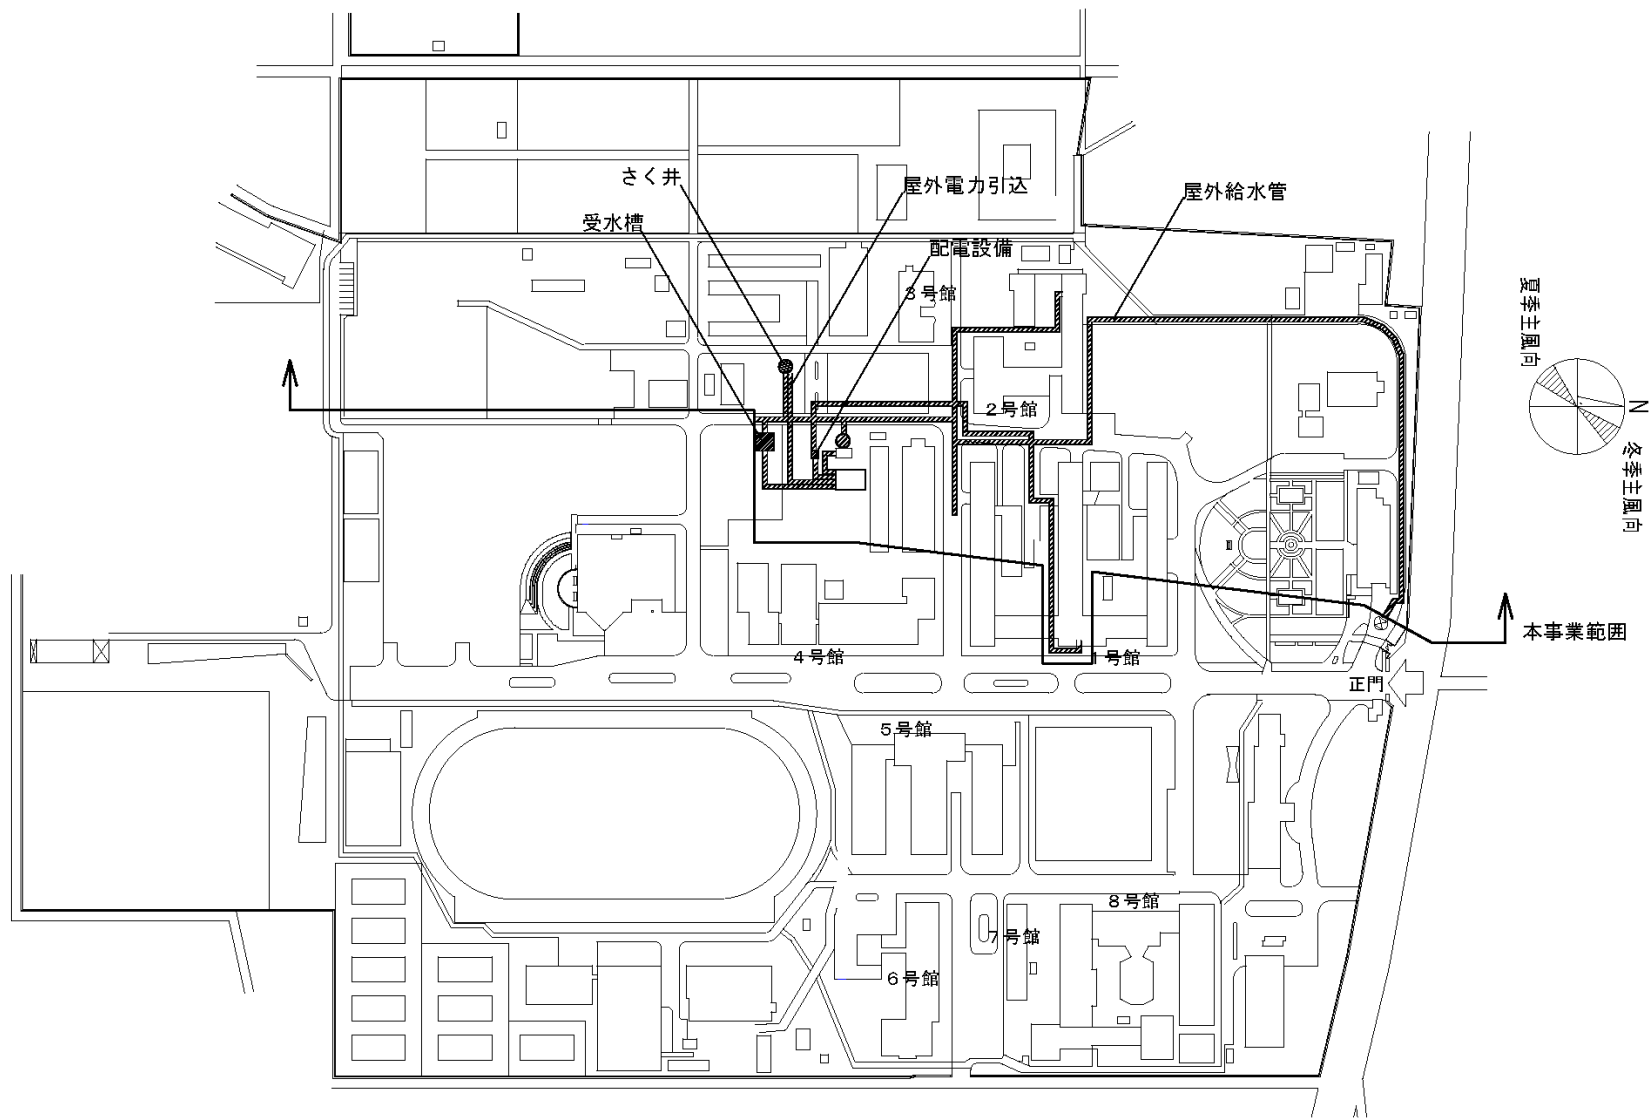


団地名	001 峰町	事業名	宇都宮大学(峰町)ライフライン再生(給排水設備)	配置図	1/3000
-----	--------	-----	--------------------------	-----	--------

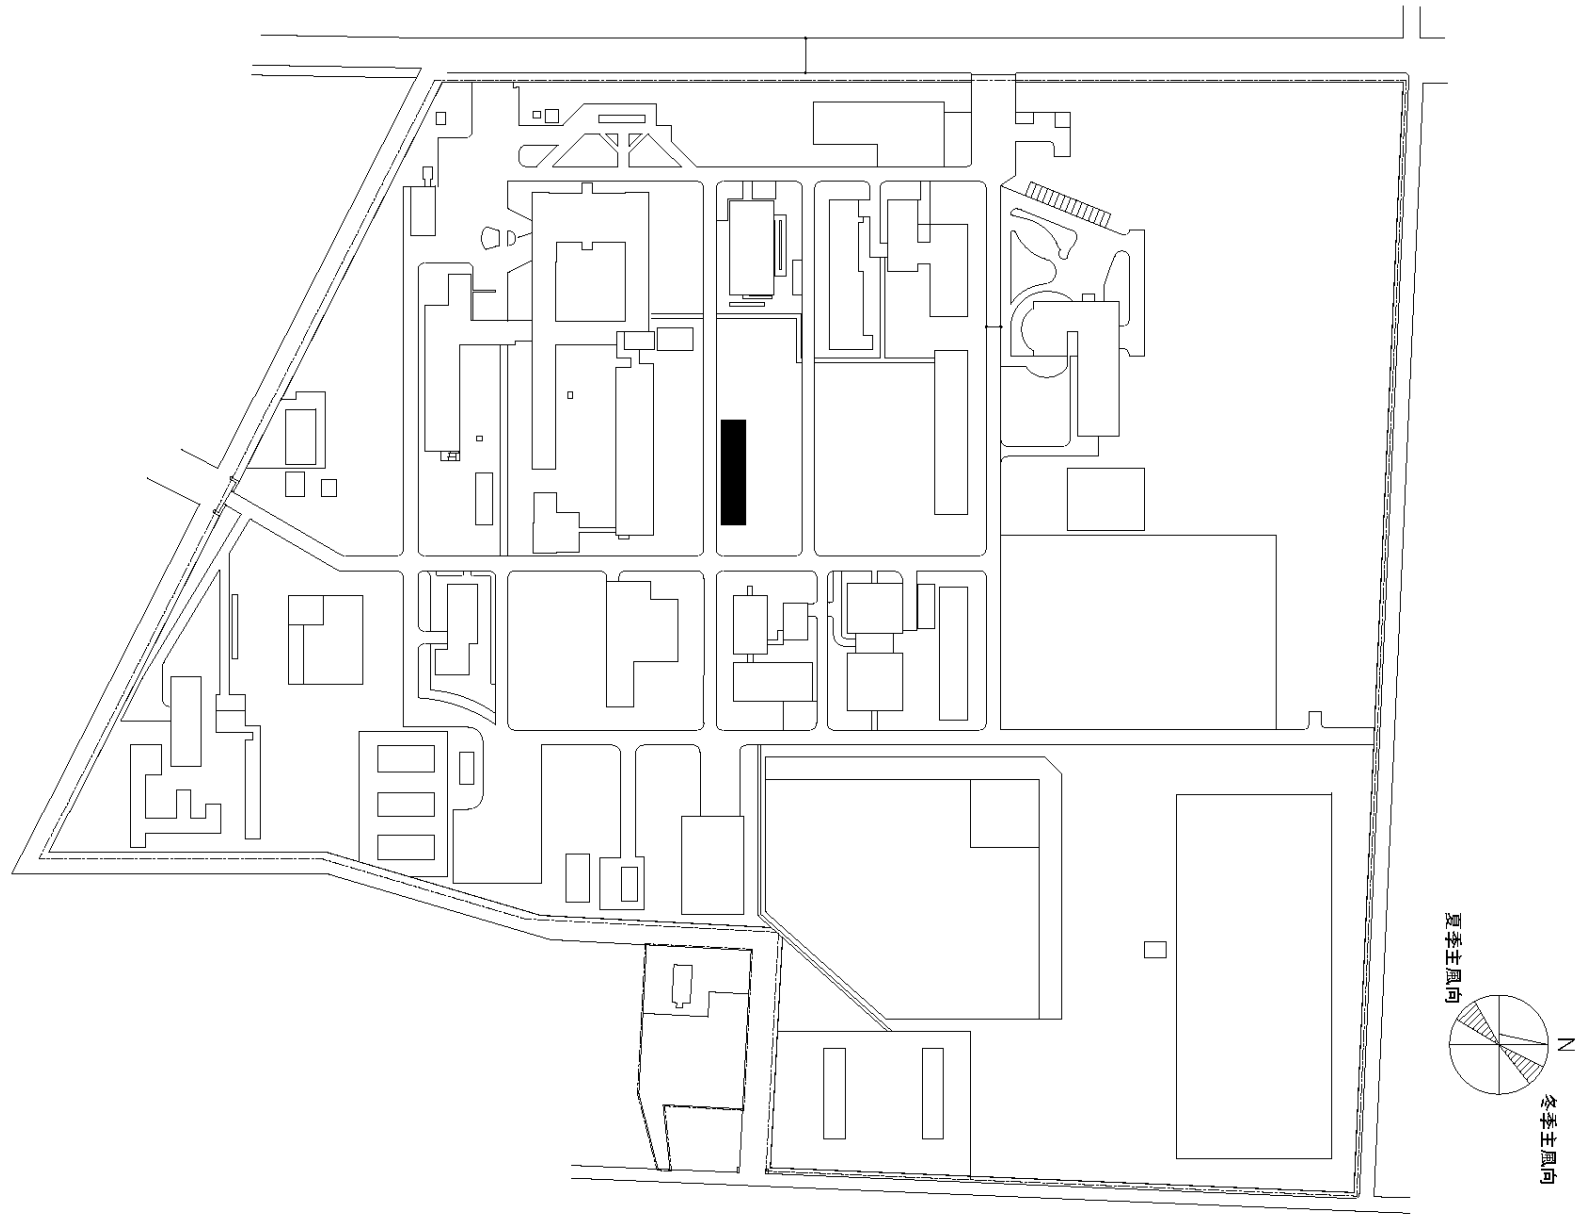


団地名	002 陽東	事業名	宇都宮大学(陽東)実験研究棟改修	配置図	1/3000
-----	--------	-----	------------------	-----	--------




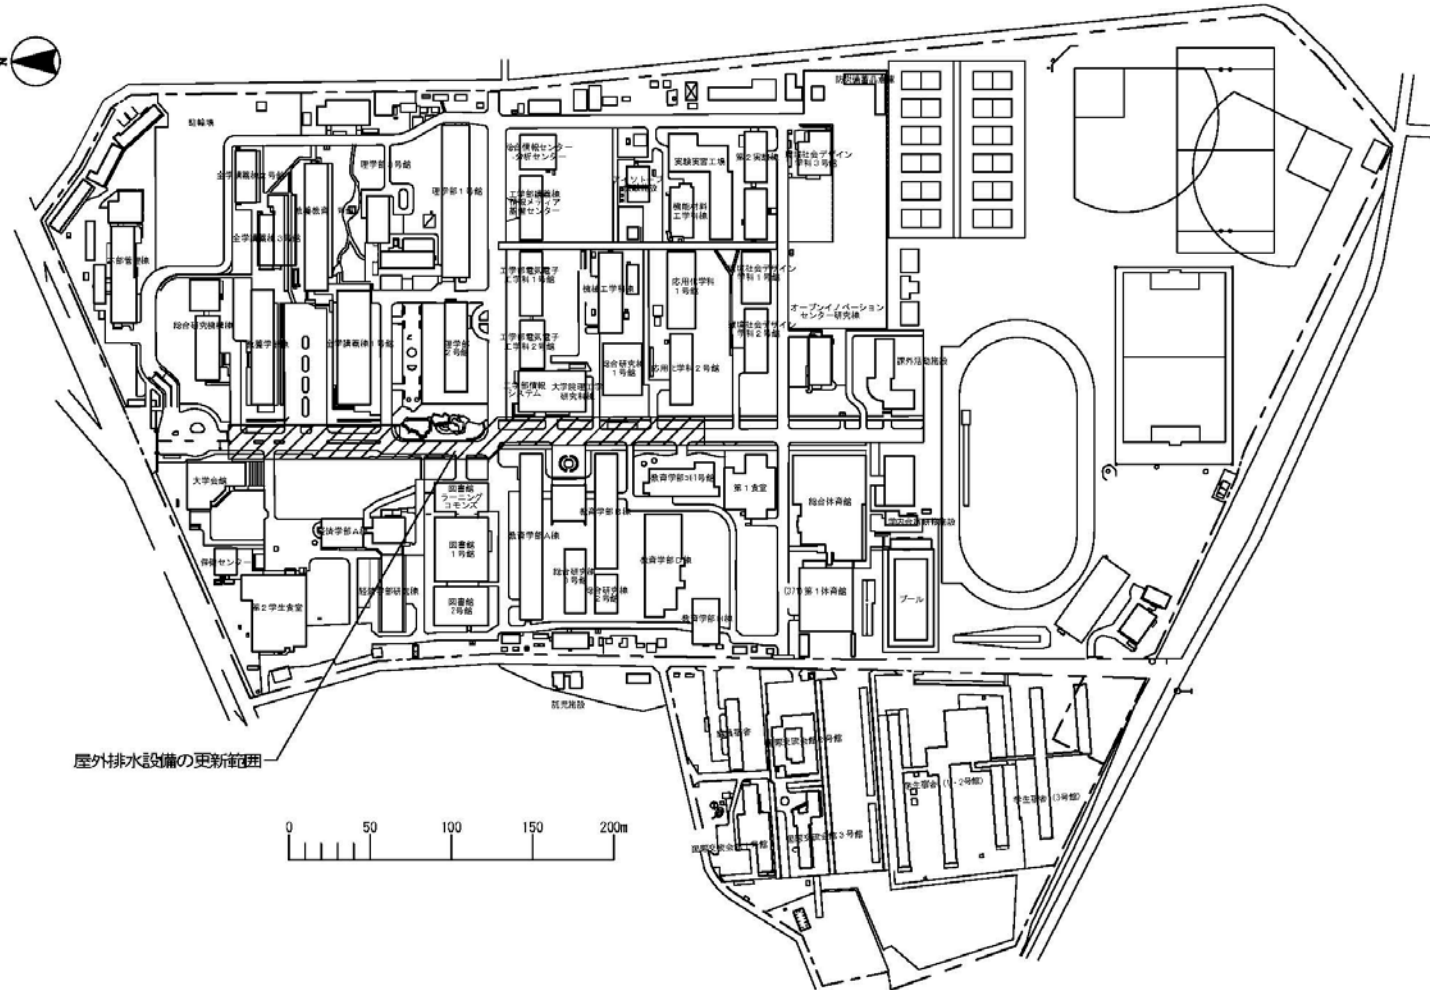


屋外排水設備の更新範囲

 


団地名	001 大久保1	事業名	埼玉大学(大久保)ライフライン再生(給排水設備等)	配置図	1/3500
-----	----------	-----	---------------------------	-----	--------

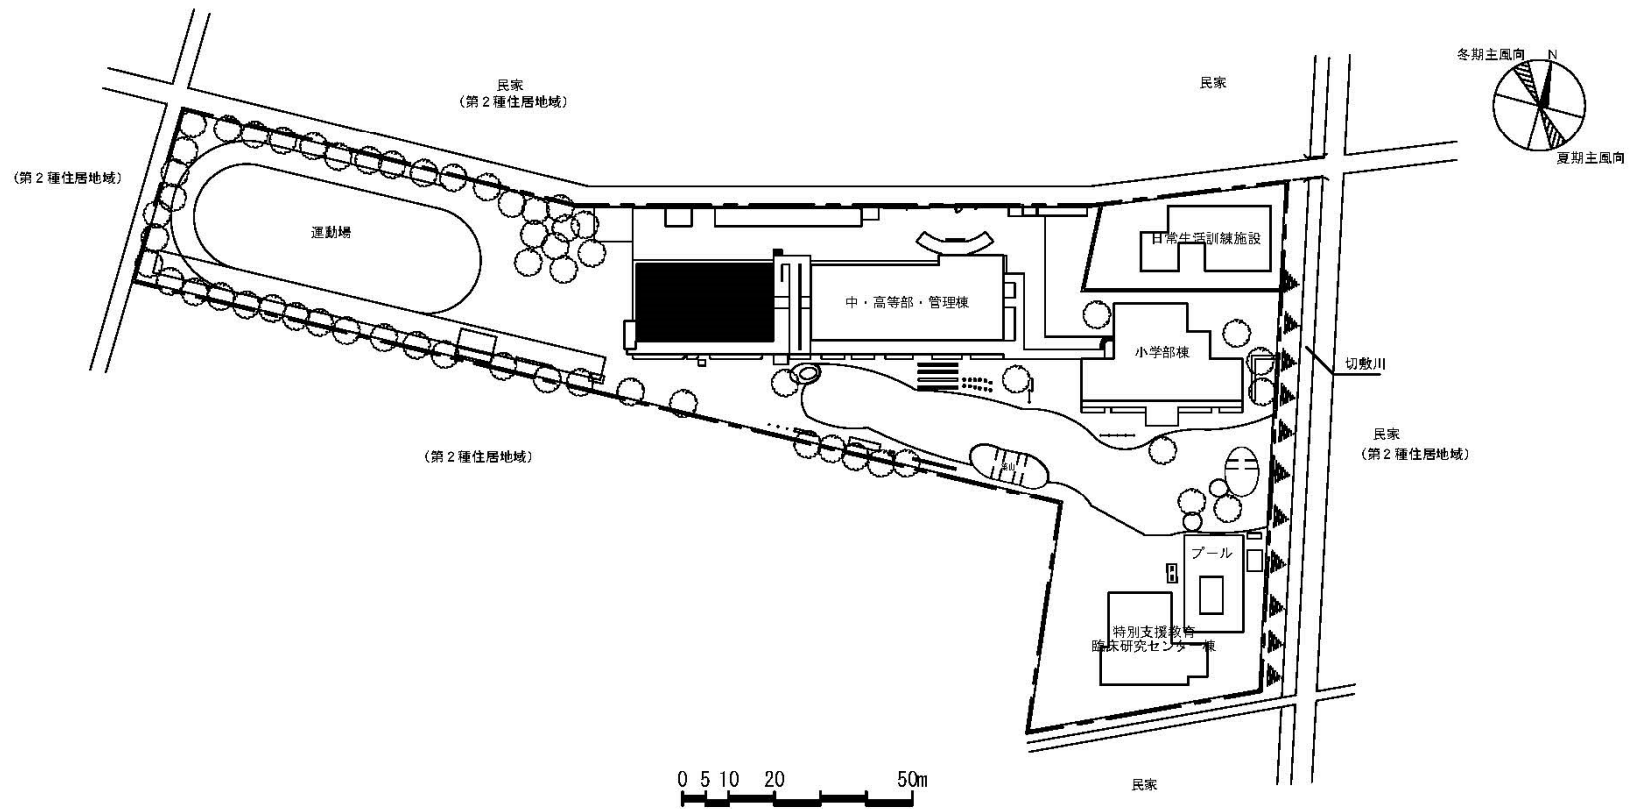


団地名	005 大宮	事業名	埼玉大学(大宮(附特))校舎改修	配置図	1/1500
-----	--------	-----	------------------	-----	--------

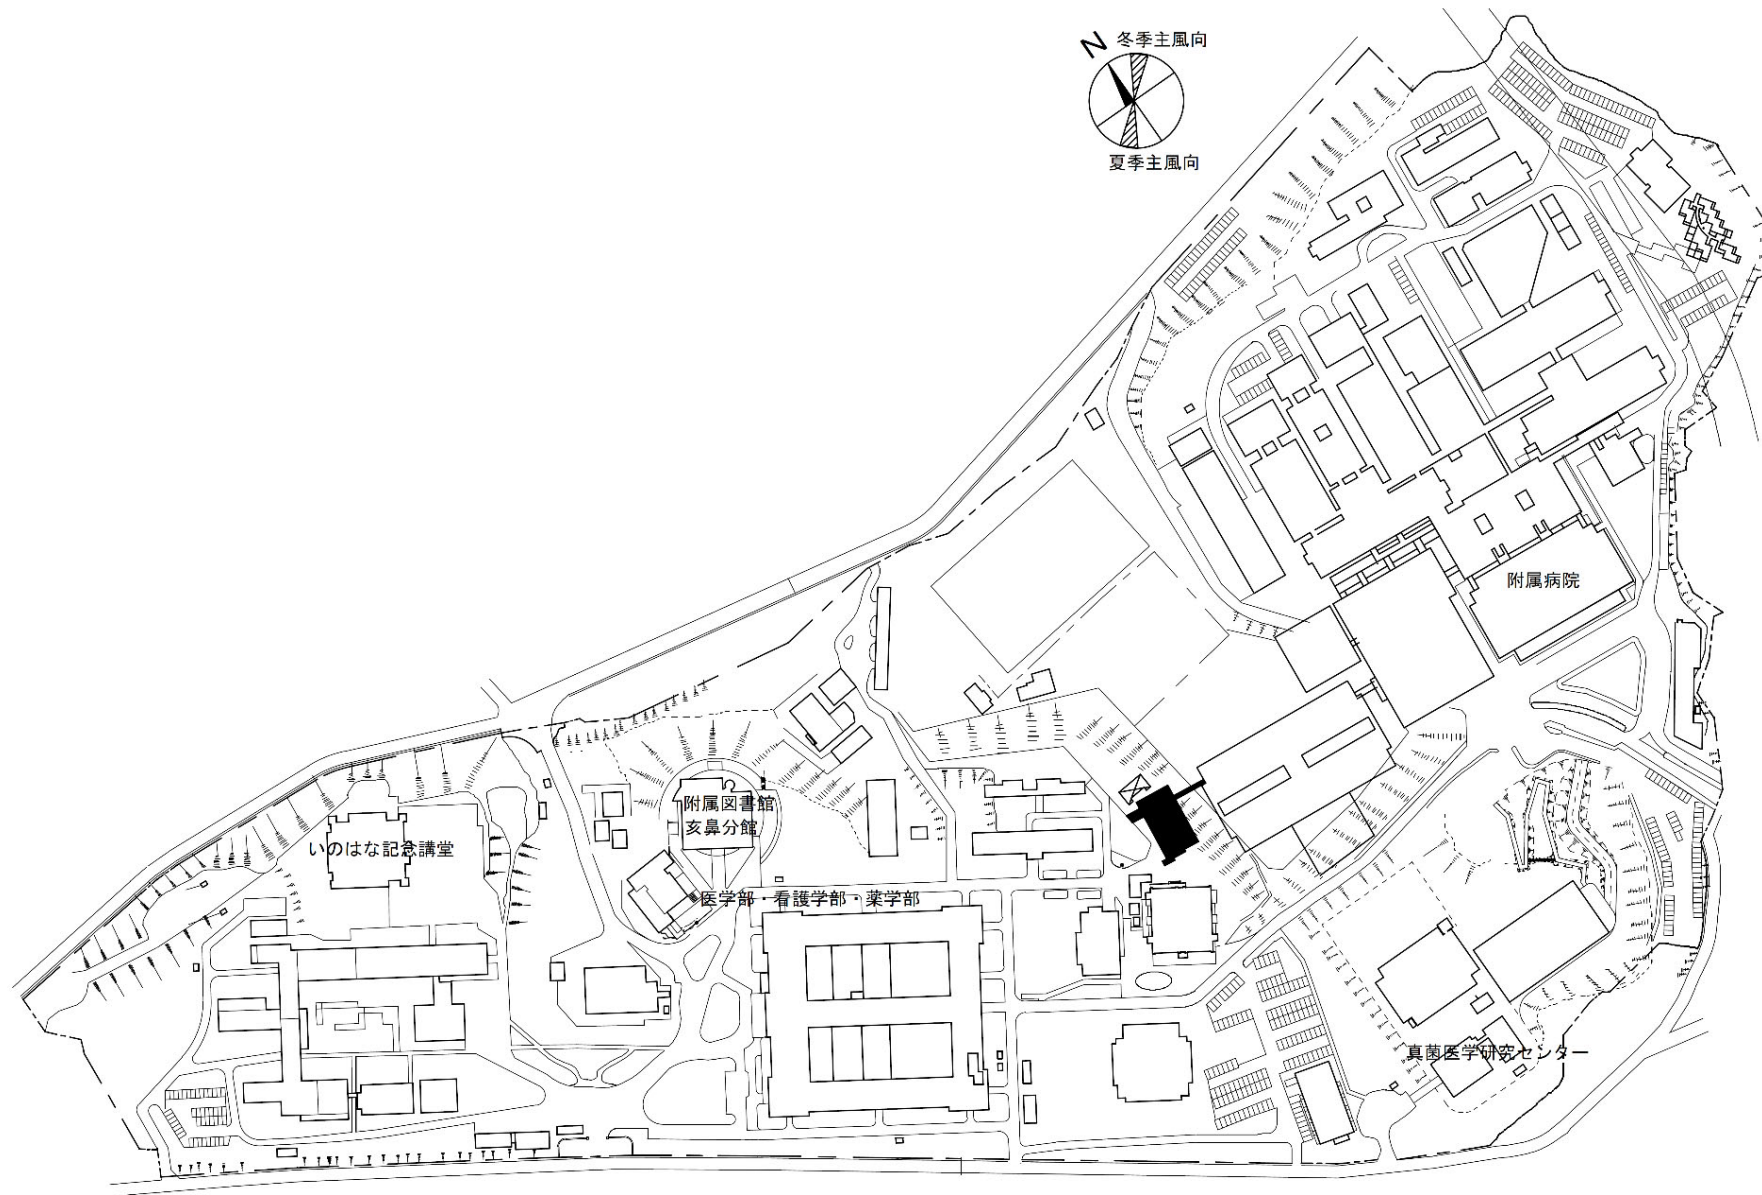


団地名	003 亥鼻	事業名	千葉大学(亥鼻)実験研究棟(医学系)	配置図	1/4,000
-----	--------	-----	--------------------	-----	---------

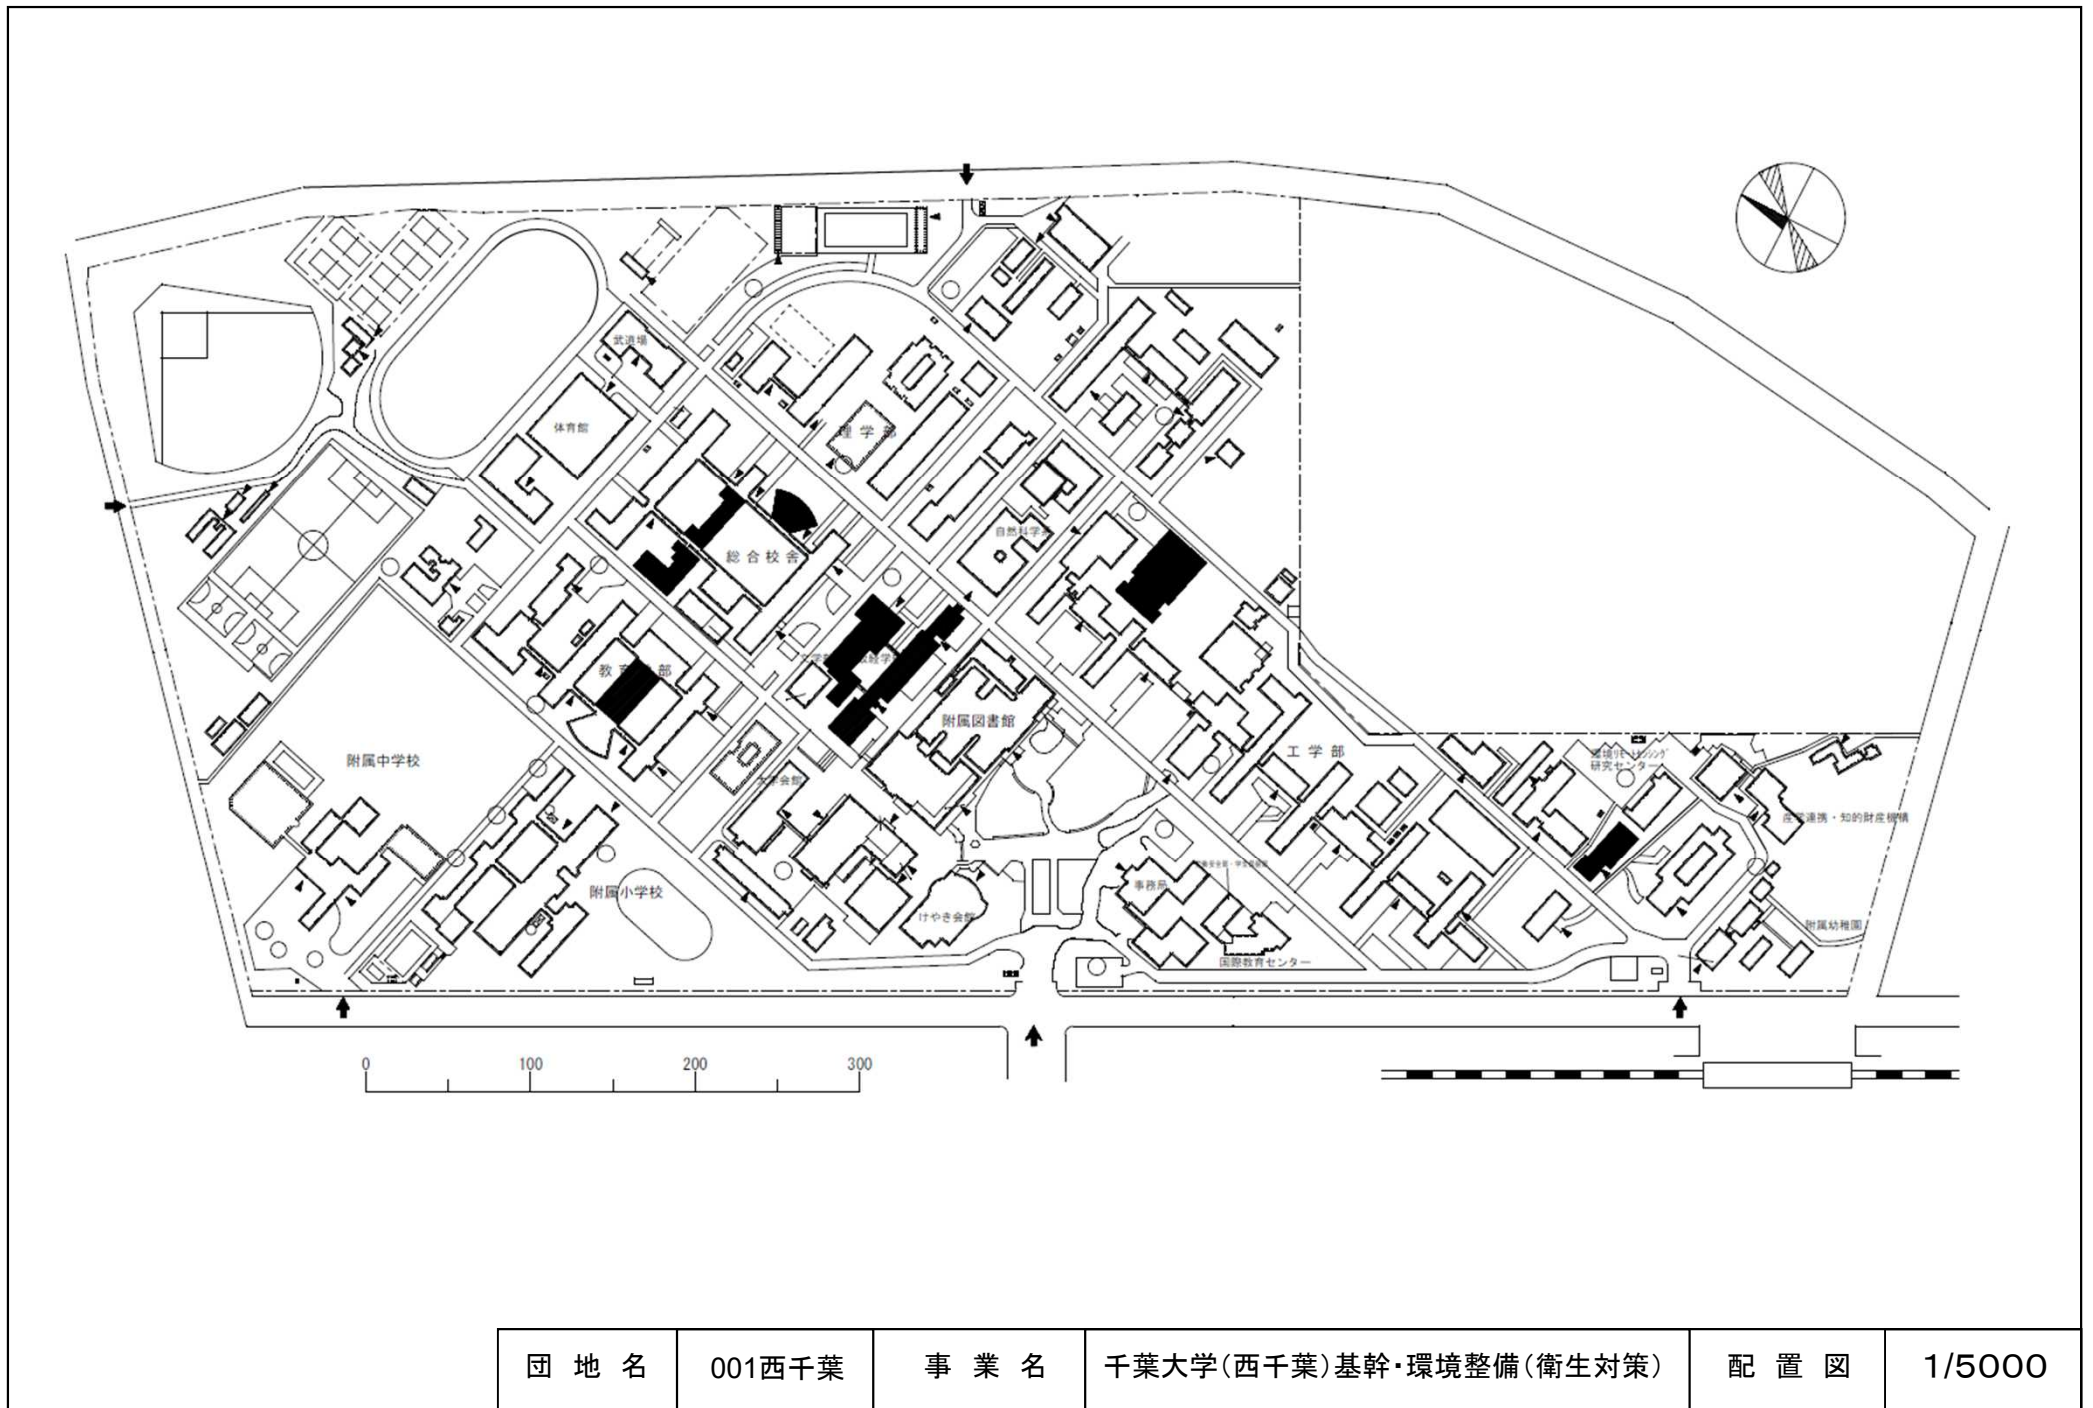


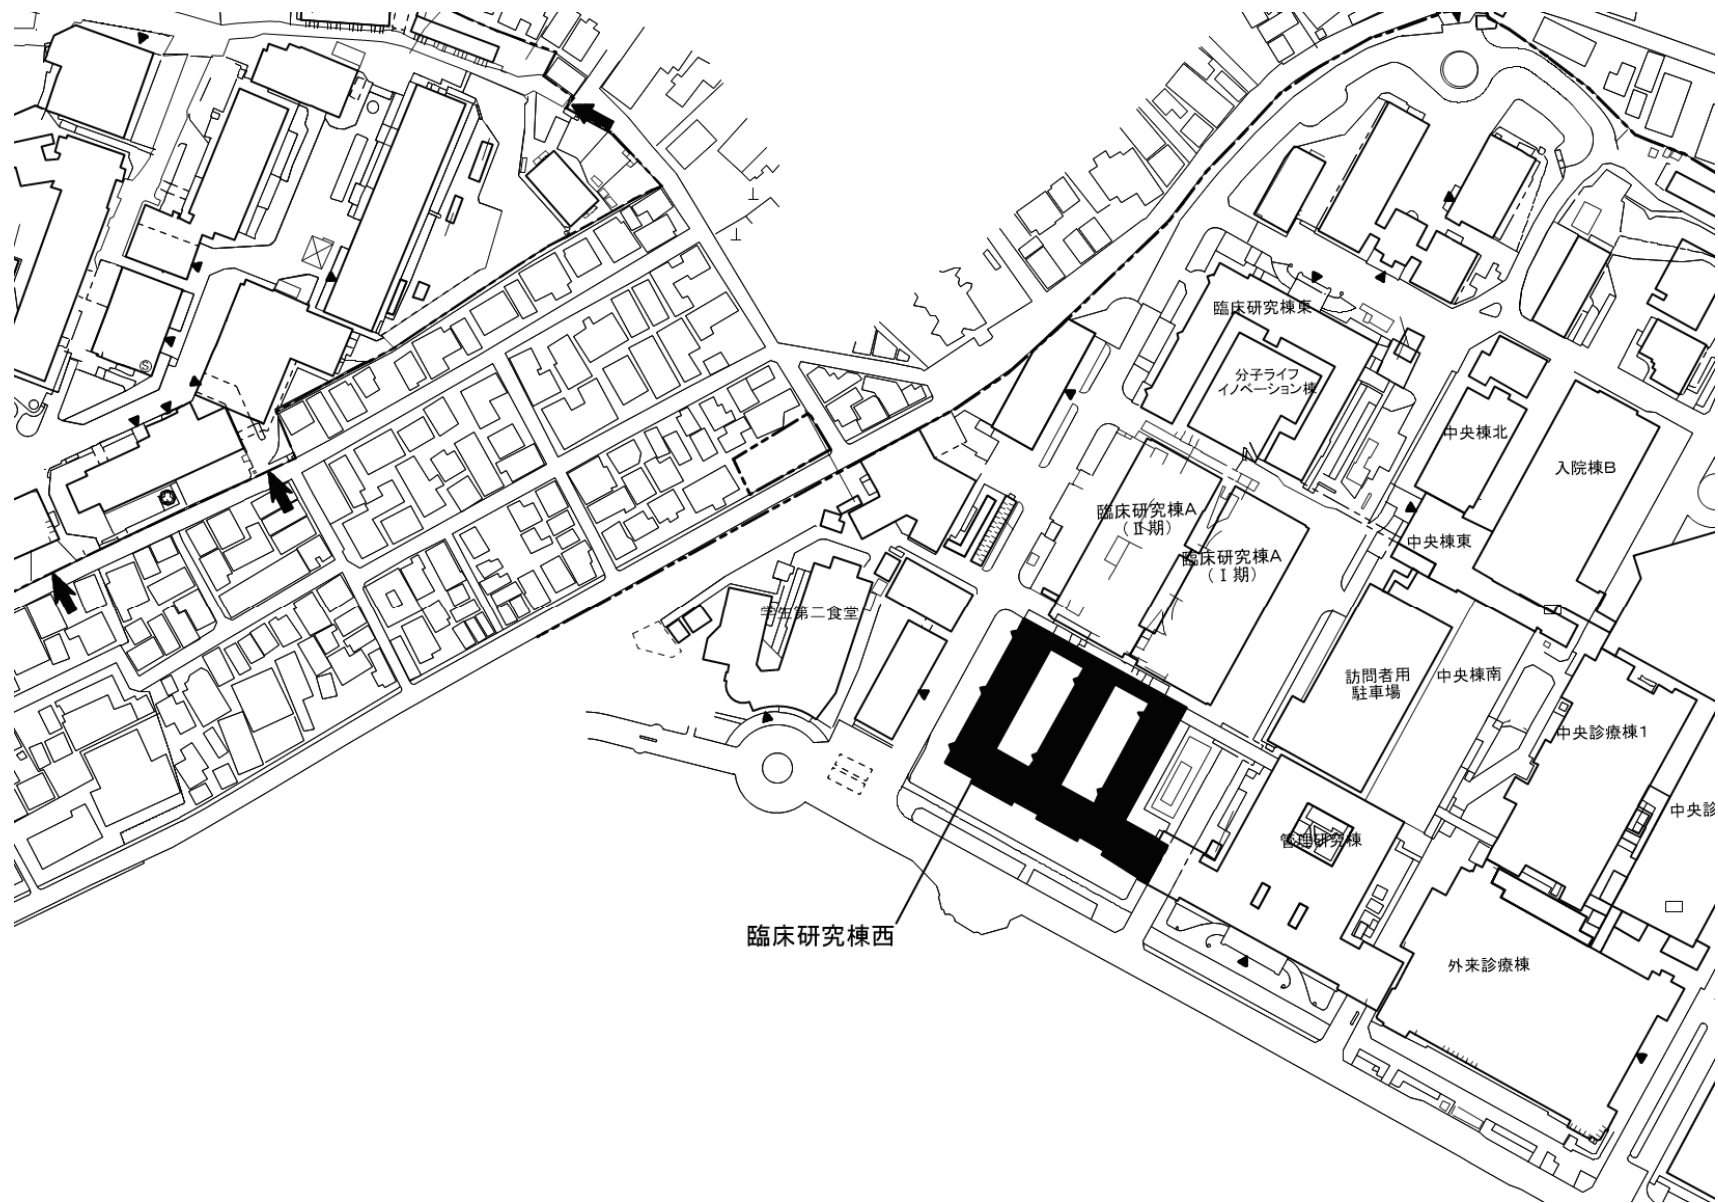


団地名	001本郷	事業名	東京大学(本郷)総合研究棟改修Ⅱ(医学系)	配置図	1/2,000
-----	-------	-----	-----------------------	-----	---------

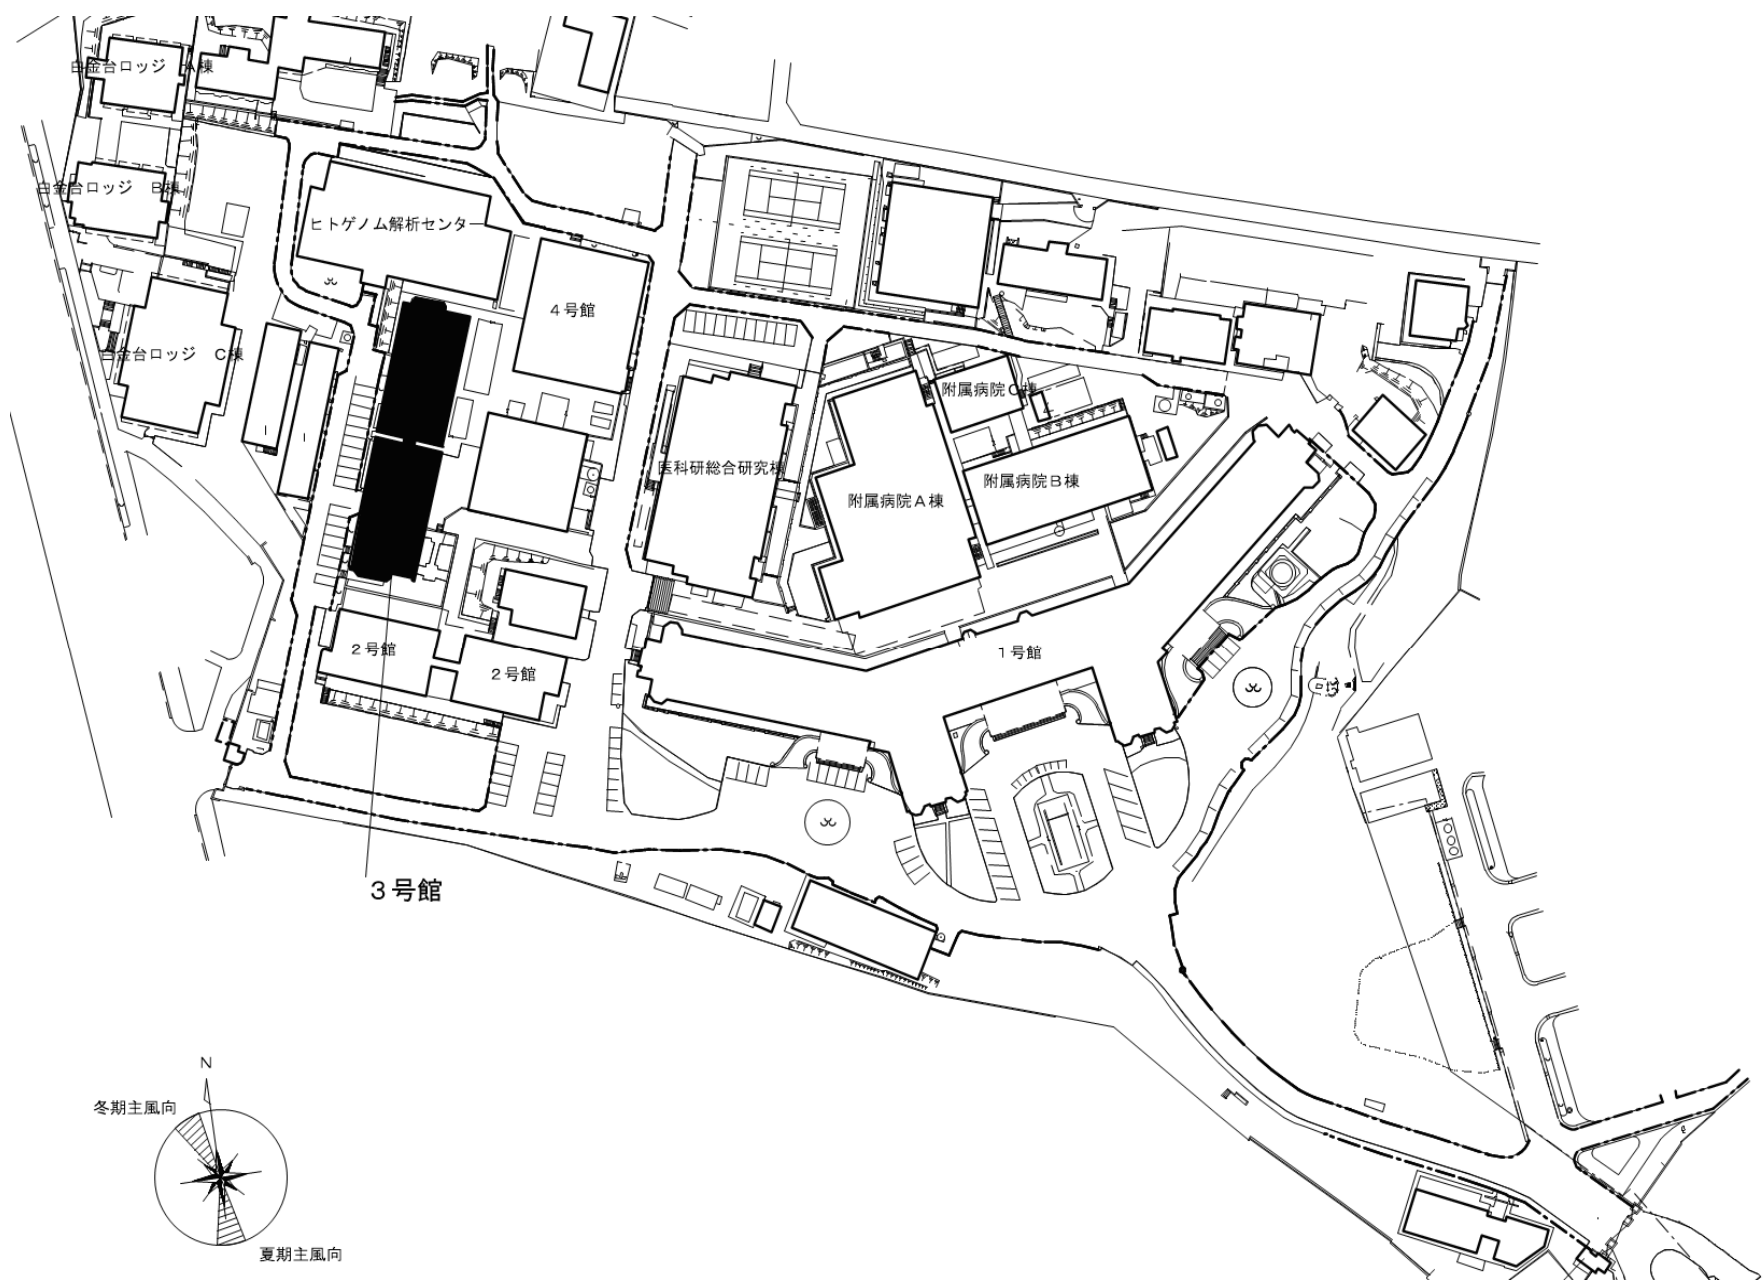

団地名	023 白金台	事業名	東京大学(白金台)総合研究棟改修(医学系)	配置図	1/2,000
-----	---------	-----	-----------------------	-----	---------

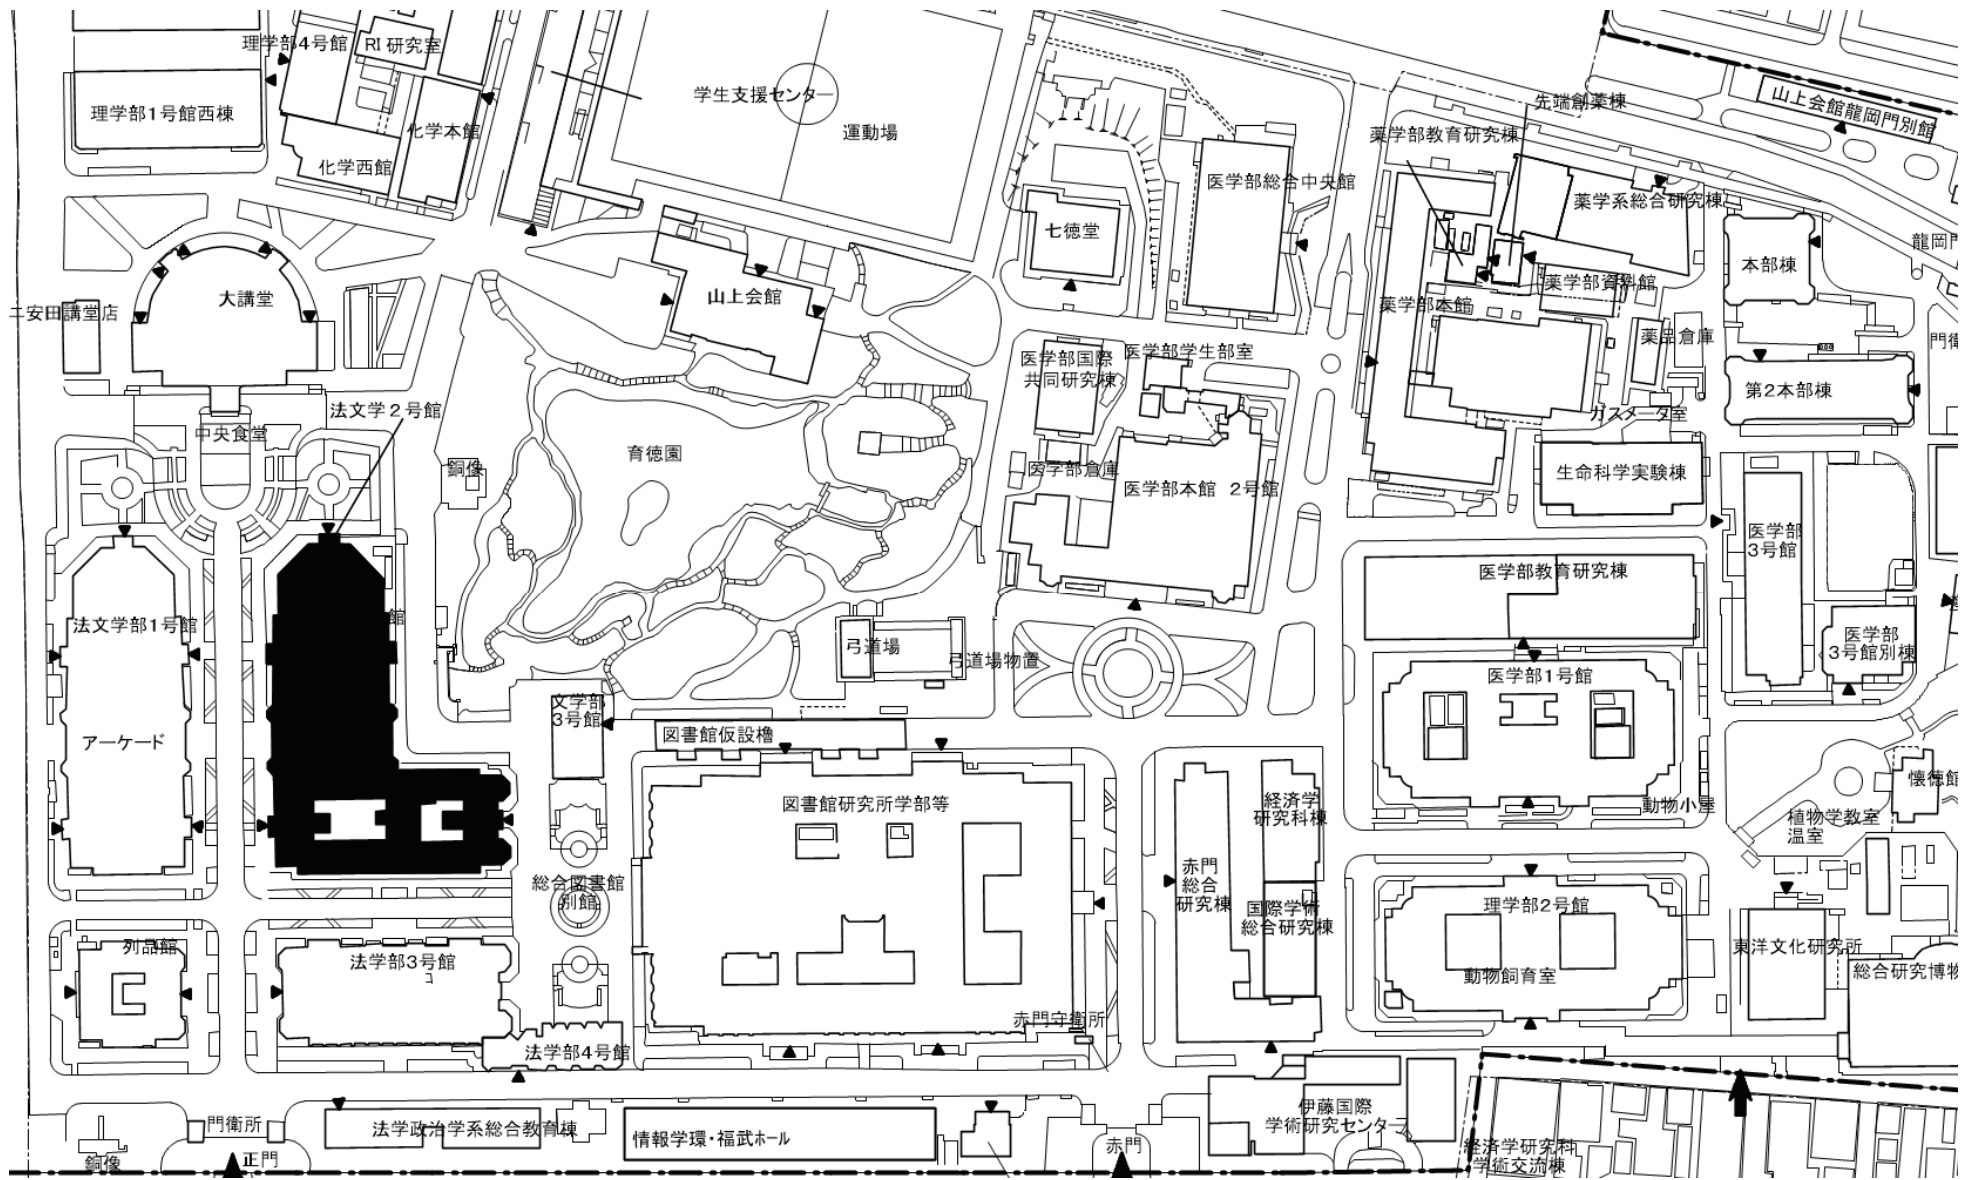


団地名	001本郷	事業名	東京大学(本郷)法文学部2号館耐震改修	配置図	1/2,000
-----	-------	-----	---------------------	-----	---------


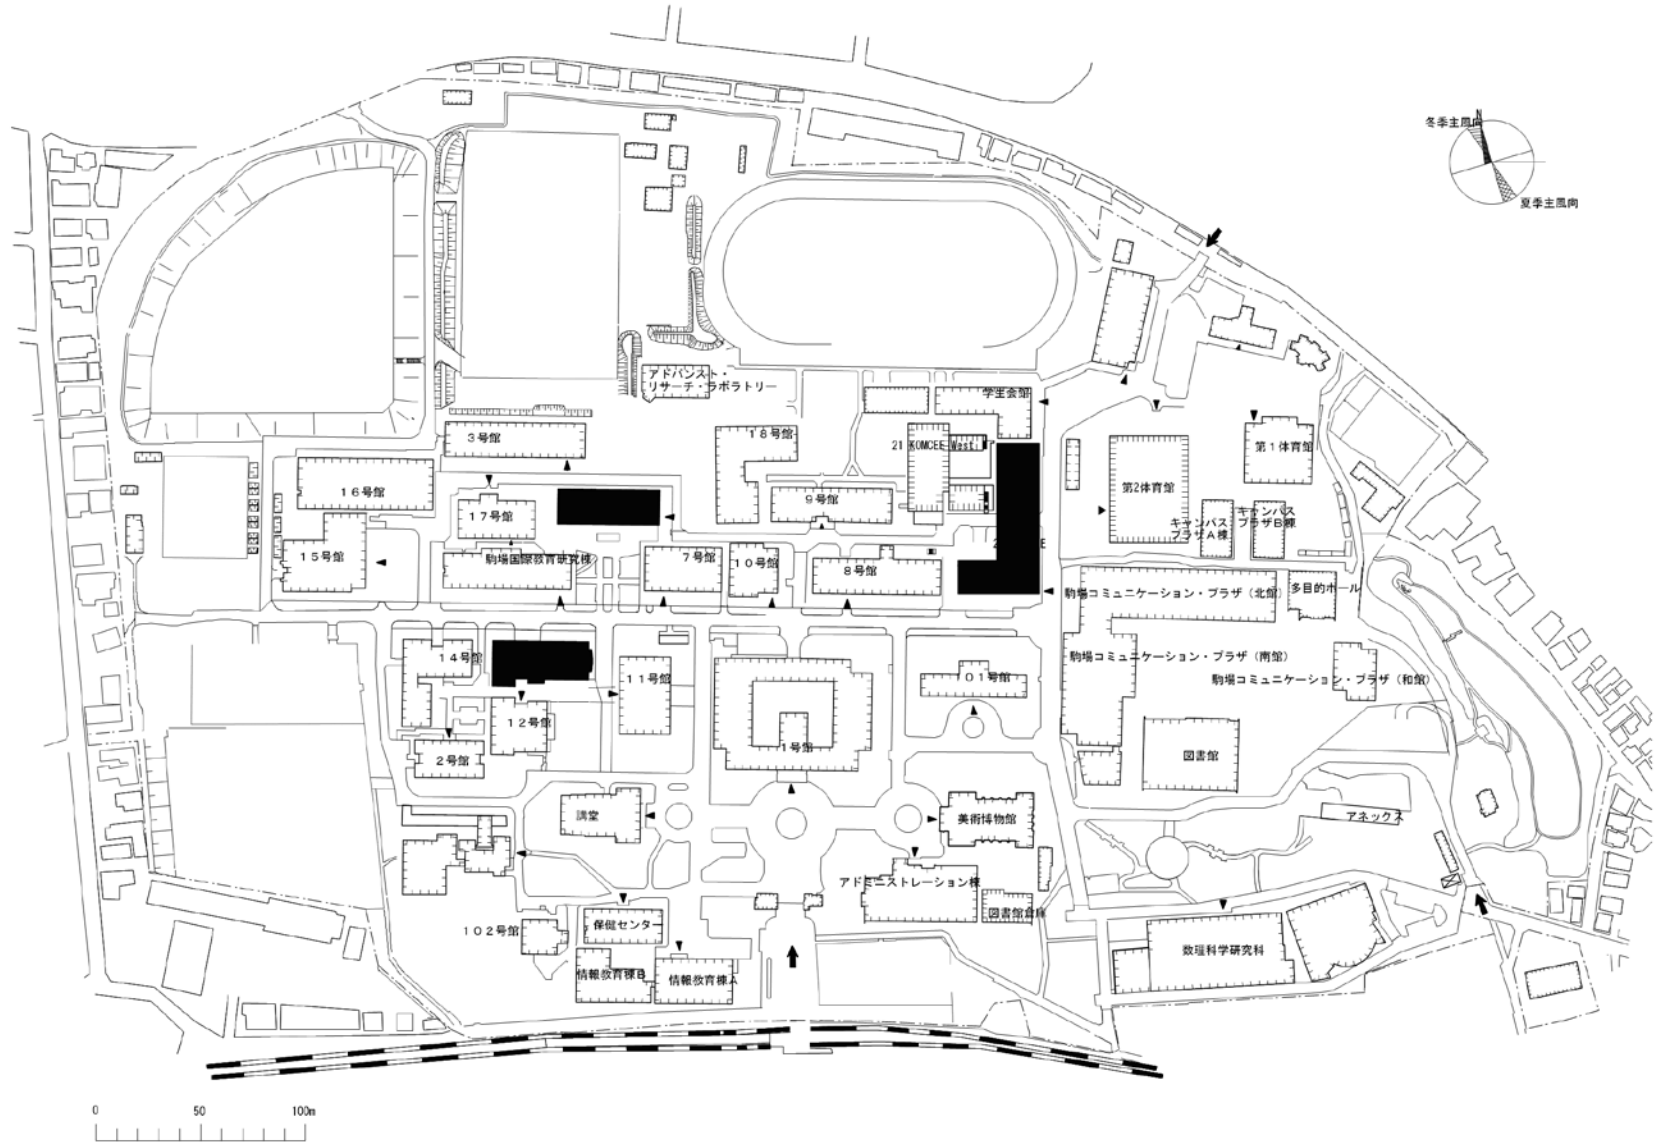


団地名	002 駒場 I	事業名	東京大学(駒場 I)基幹・環境整備(衛生対策等)	配置図	1/3000
-----	----------	-----	--------------------------	-----	--------




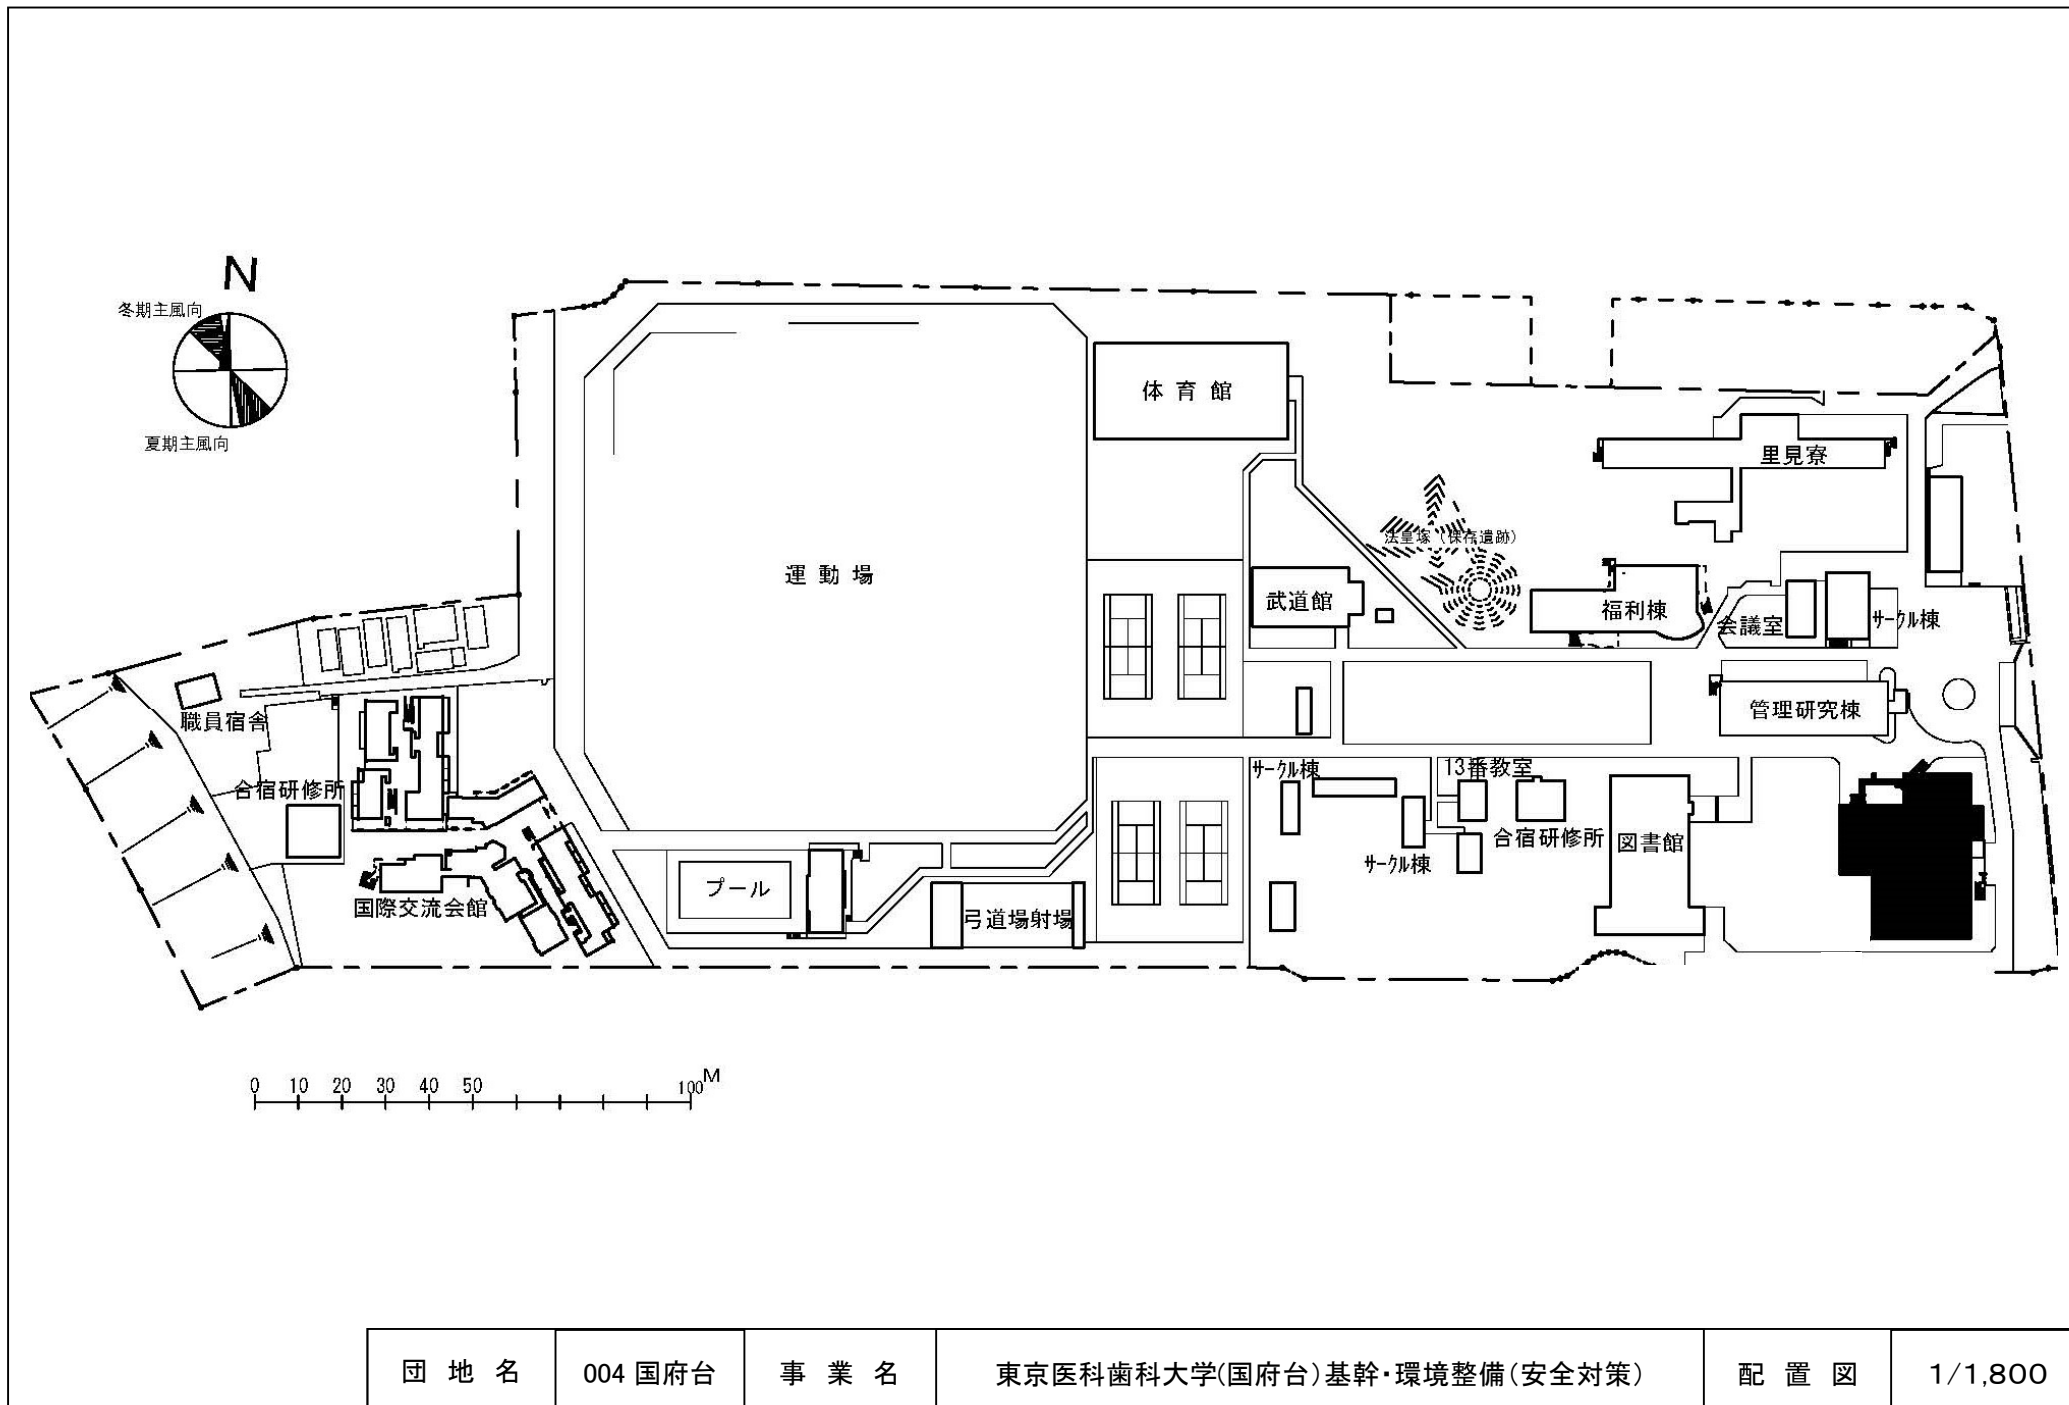


団地名	004 国府台	事業名	東京医科歯科大学(国府台)基幹・環境整備(安全対策)	配置図	1/1,800
-----	---------	-----	----------------------------	-----	---------

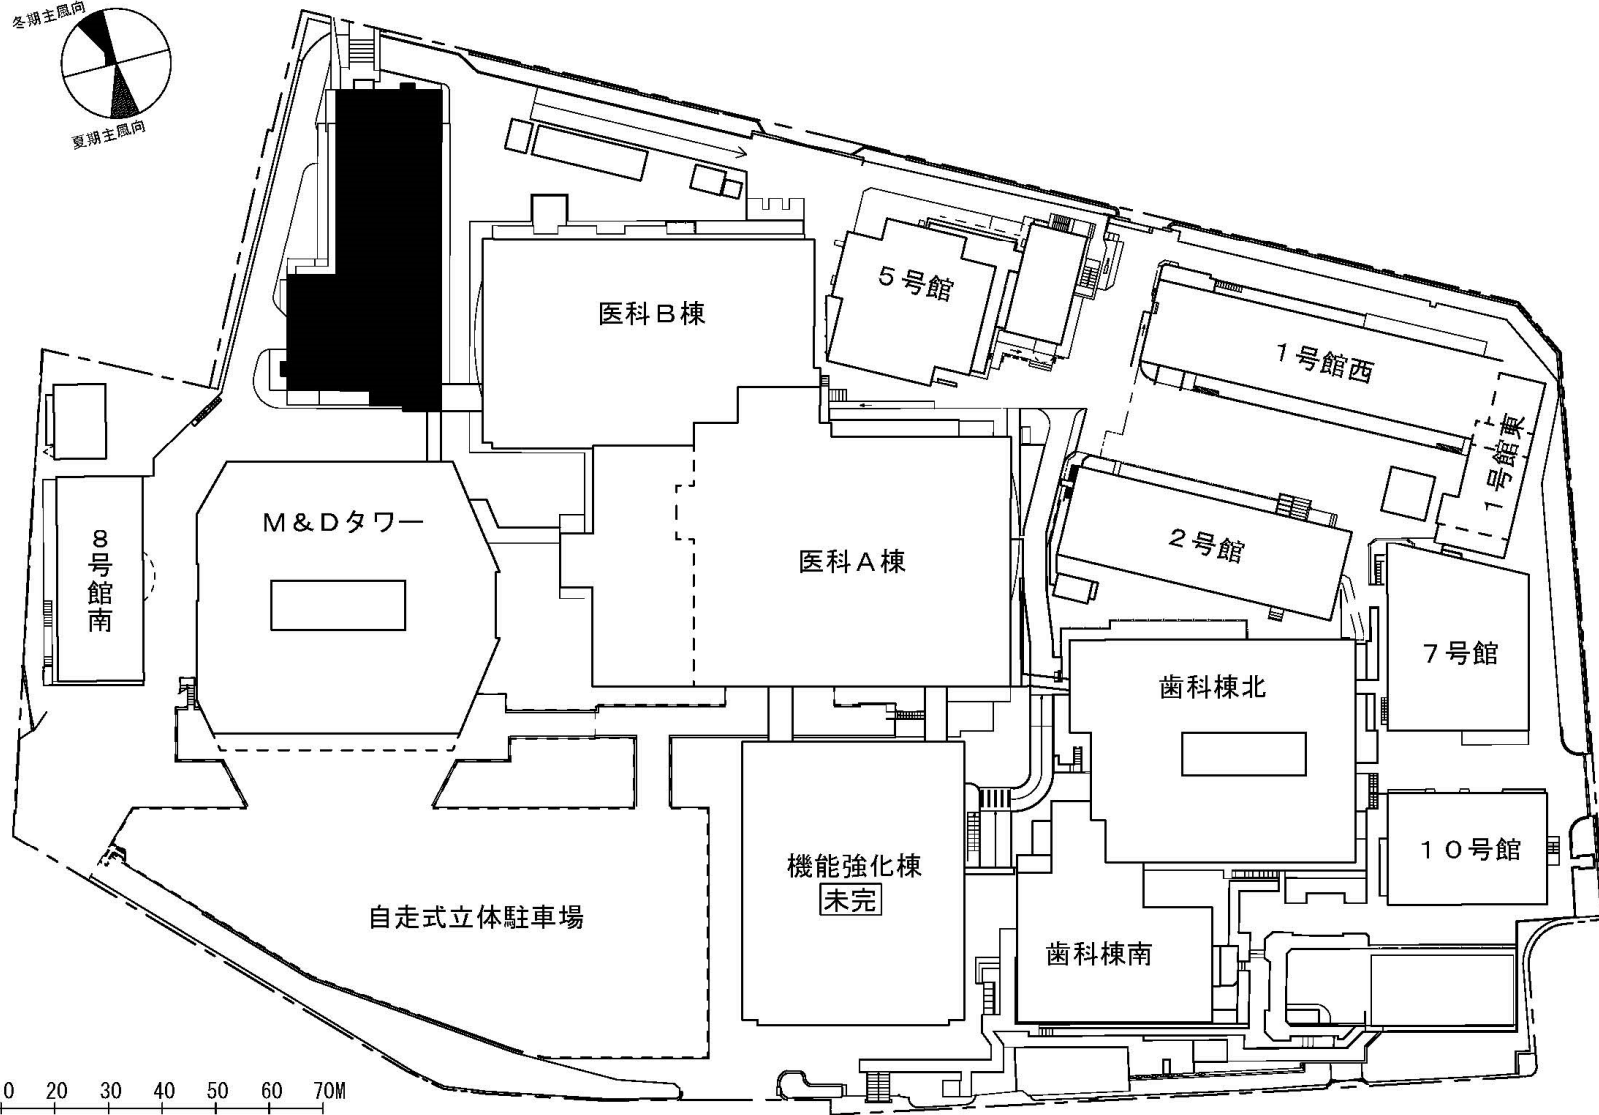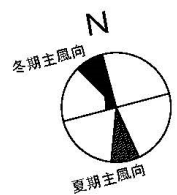



団地名	001 湯島	事業名	東京医科歯科大学(湯島)基幹・環境整備(衛生対策等)	配置図	1/1,500
-----	--------	-----	----------------------------	-----	---------

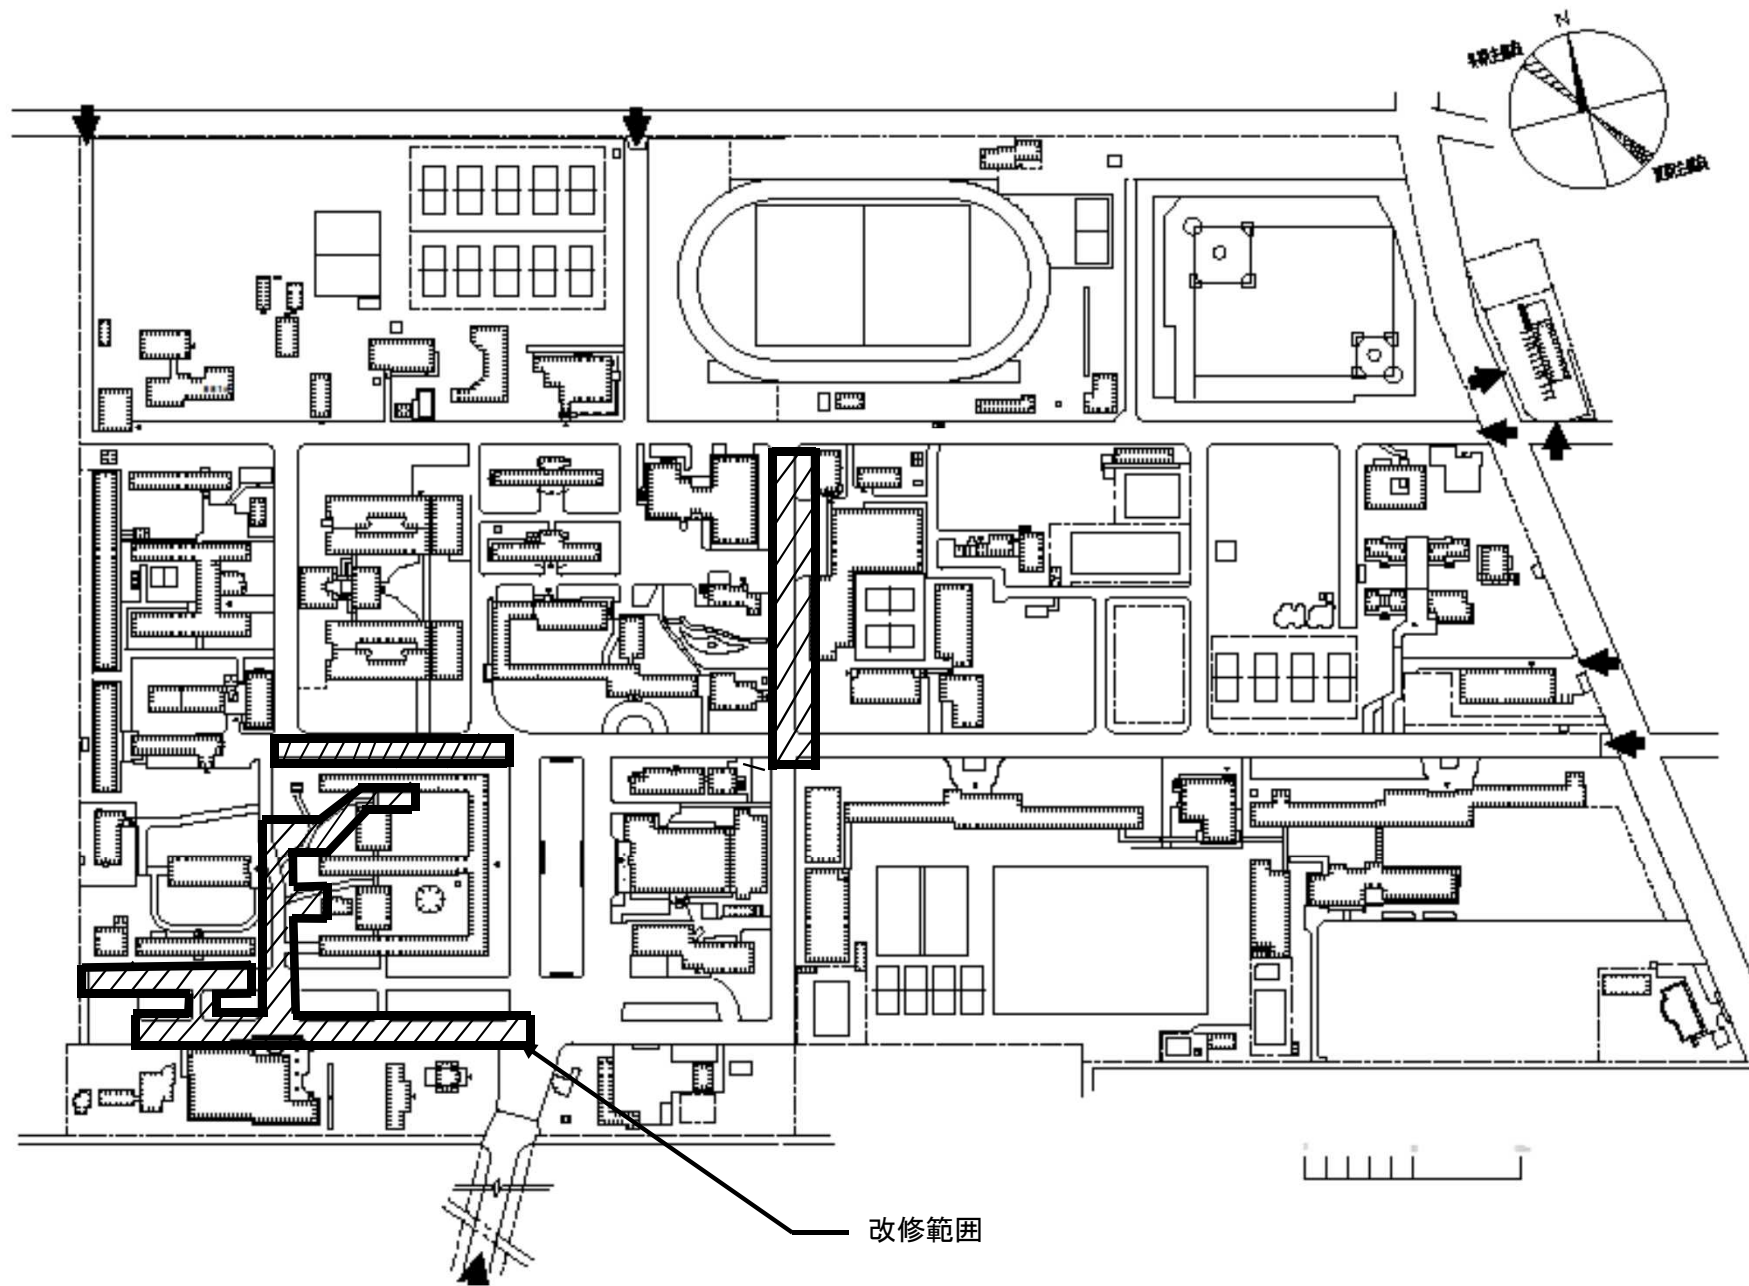


団地名	001 小金井	事業名	東京学芸大学(小金井)ライフライン再生(給排水設備)	配置図	1/4000
-----	---------	-----	----------------------------	-----	--------

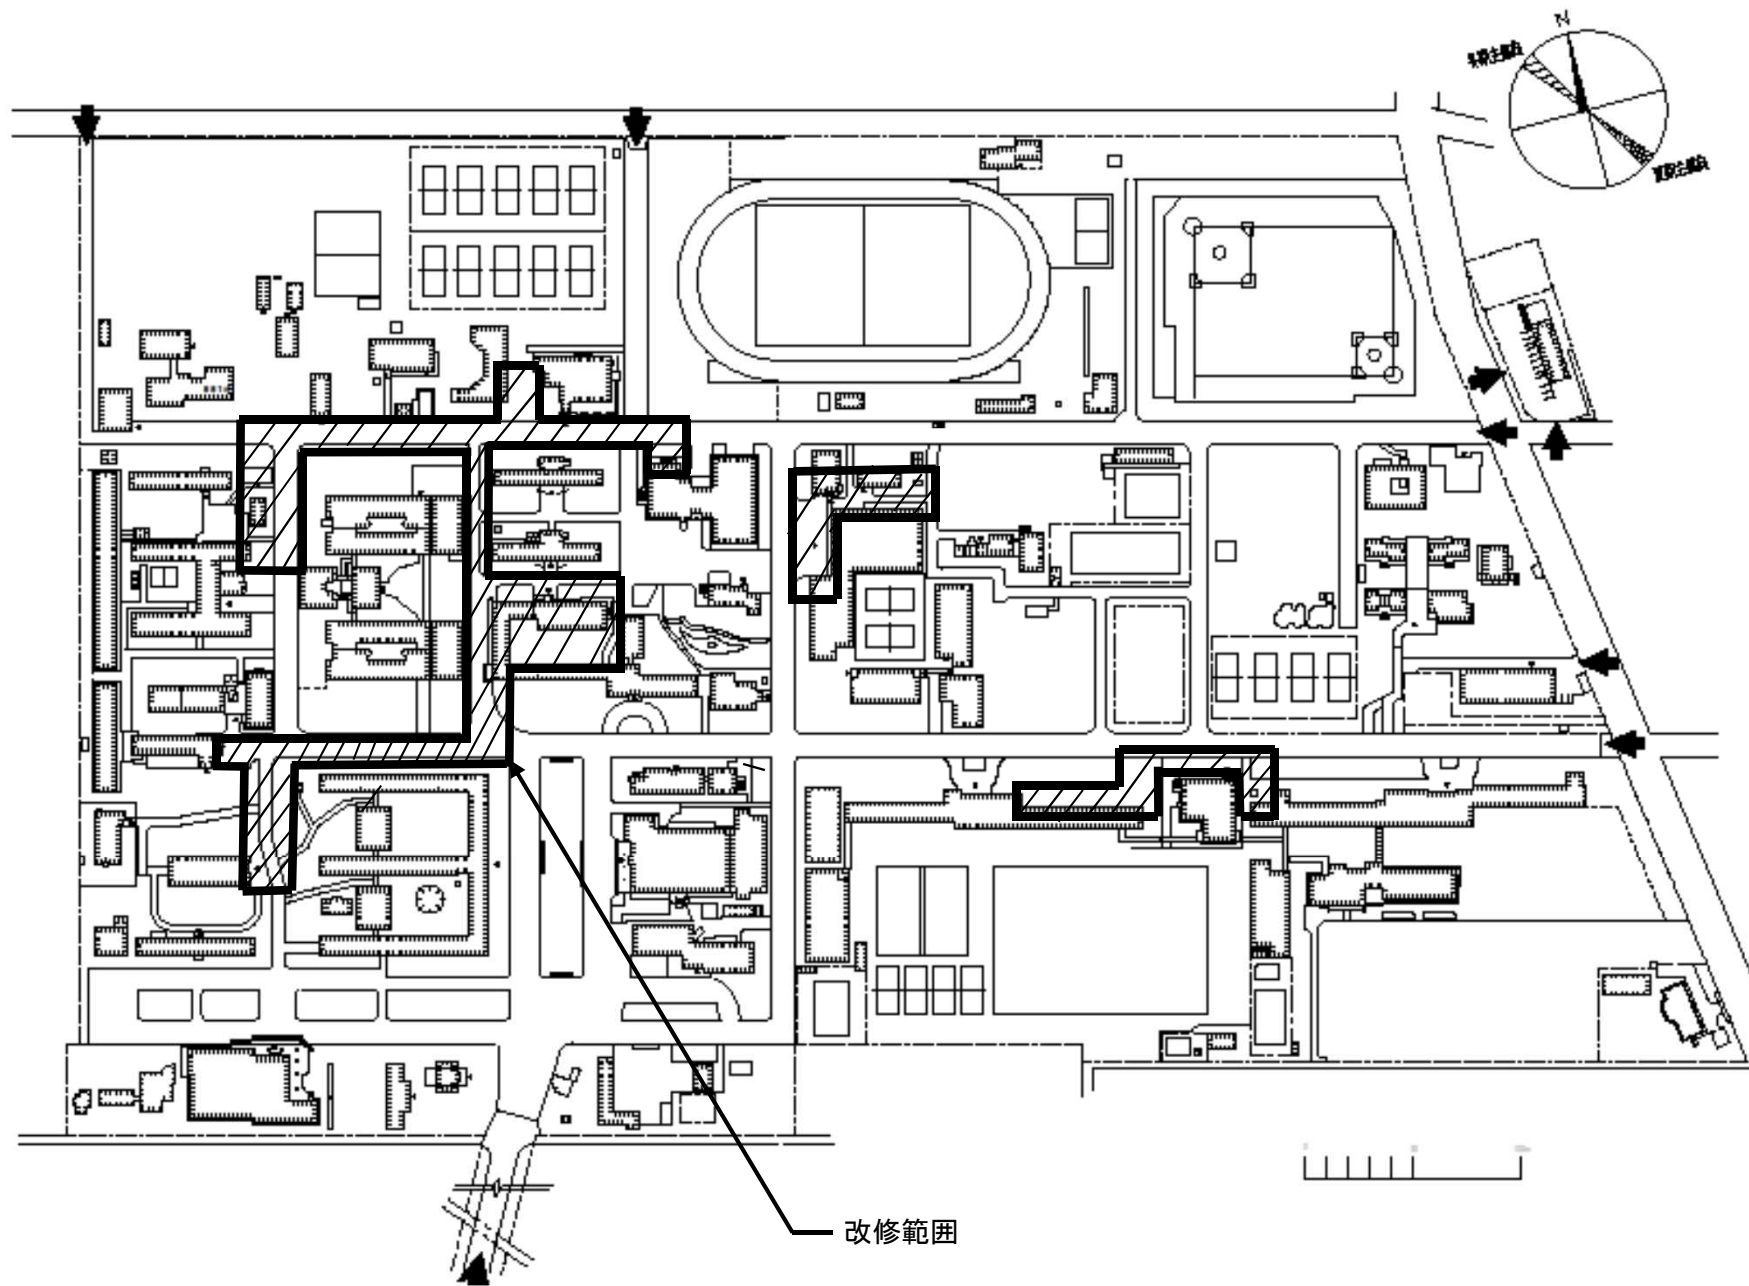


団地名	001 小金井	事業名	東京学芸大学(小金井)ライフライン再生(消火設備)	配置図	1/4000
-----	---------	-----	---------------------------	-----	--------

 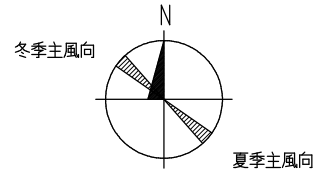


至八王子 J R 中央線 至新宿・東京

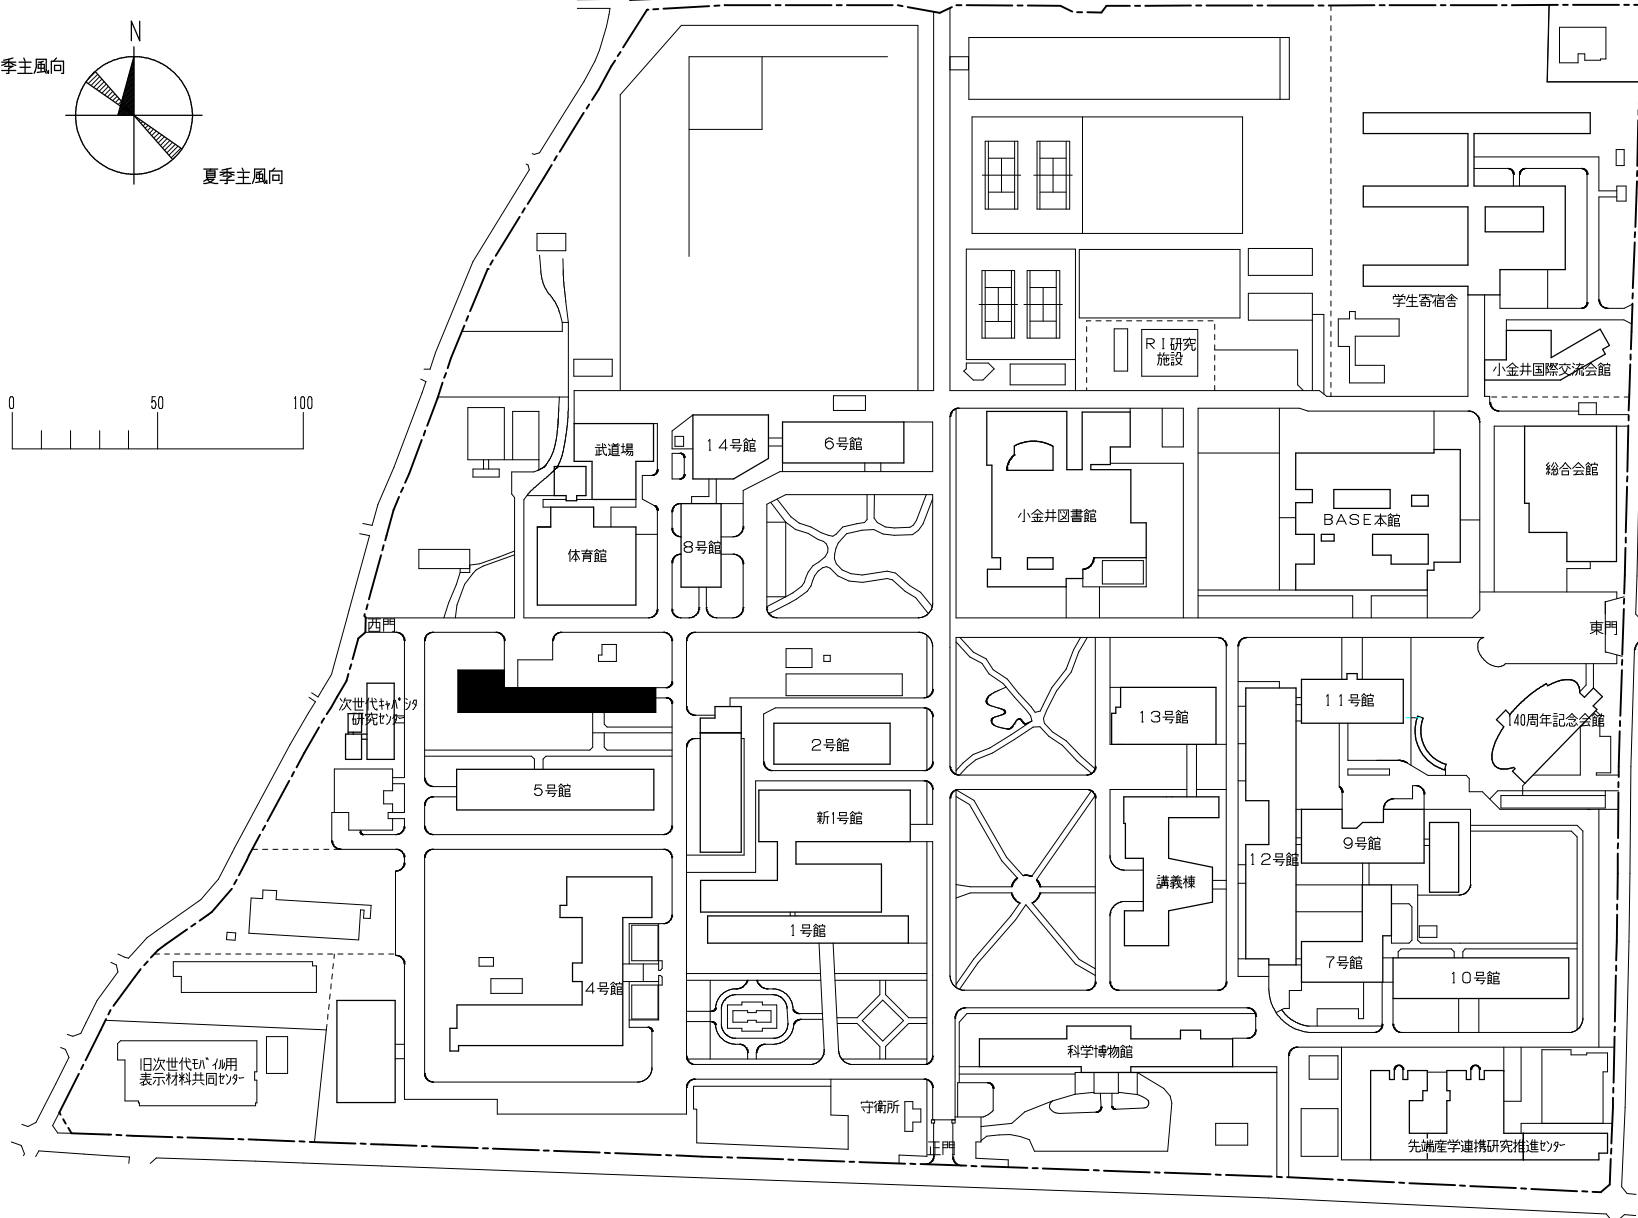


団地名	001 小金井	事業名	東京農工大学(小金井) 総合研究棟改修(工学系)	配置図	1/2500
-----	---------	-----	-----------------------------	-----	--------

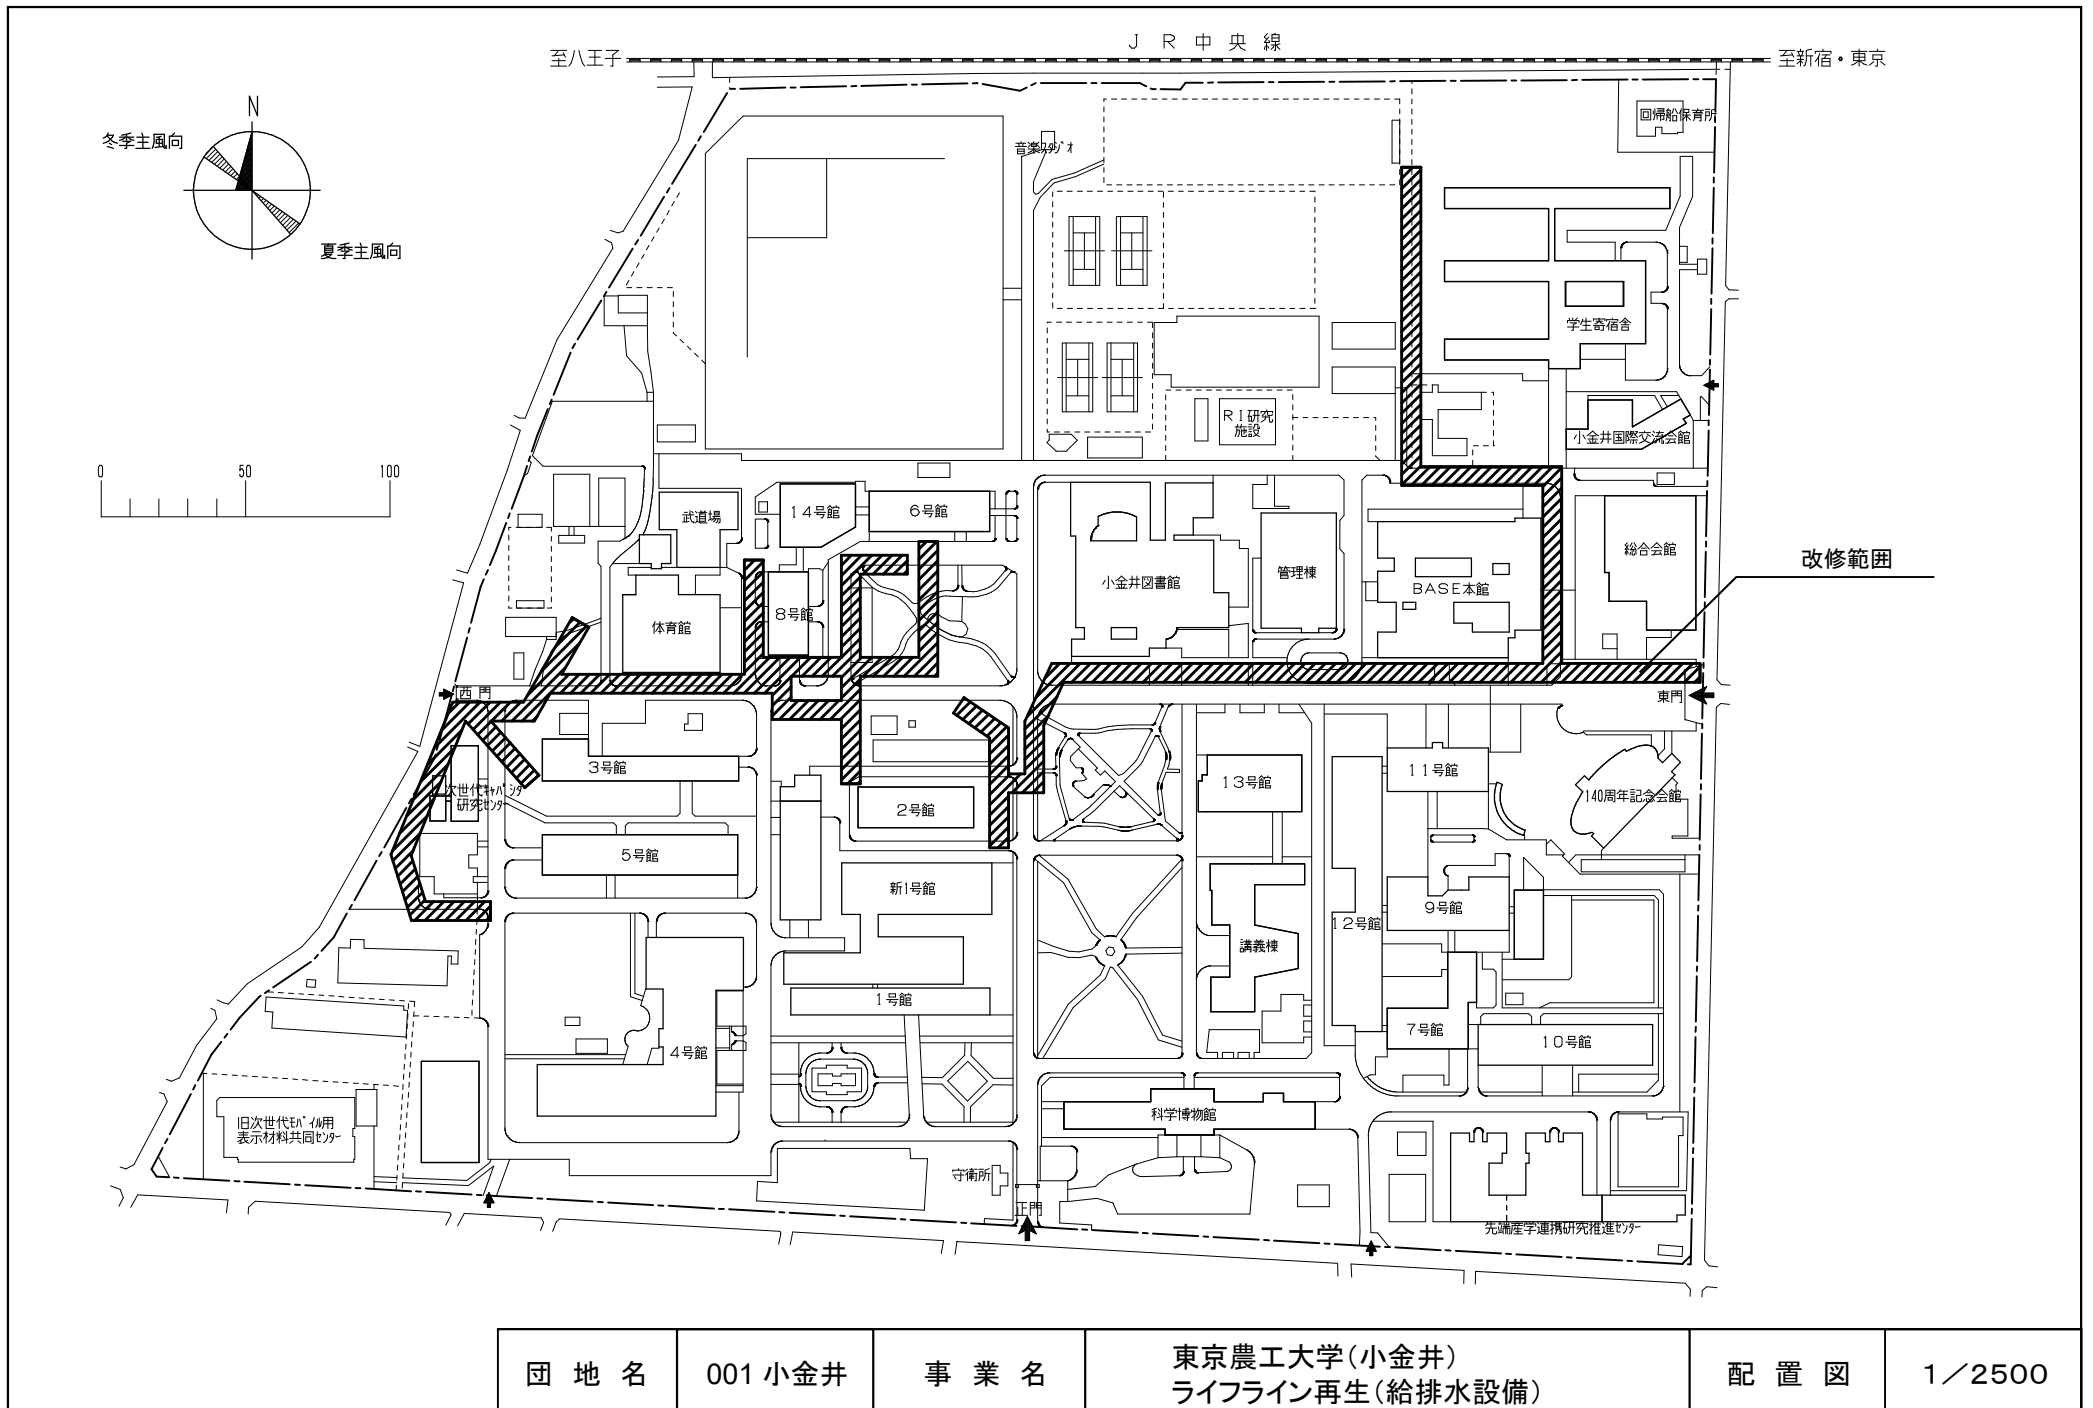


団地名	001 小金井	事業名	東京農工大学(小金井) ライフライン再生(給排水設備)	配置図	1/2500
-----	---------	-----	--------------------------------	-----	--------

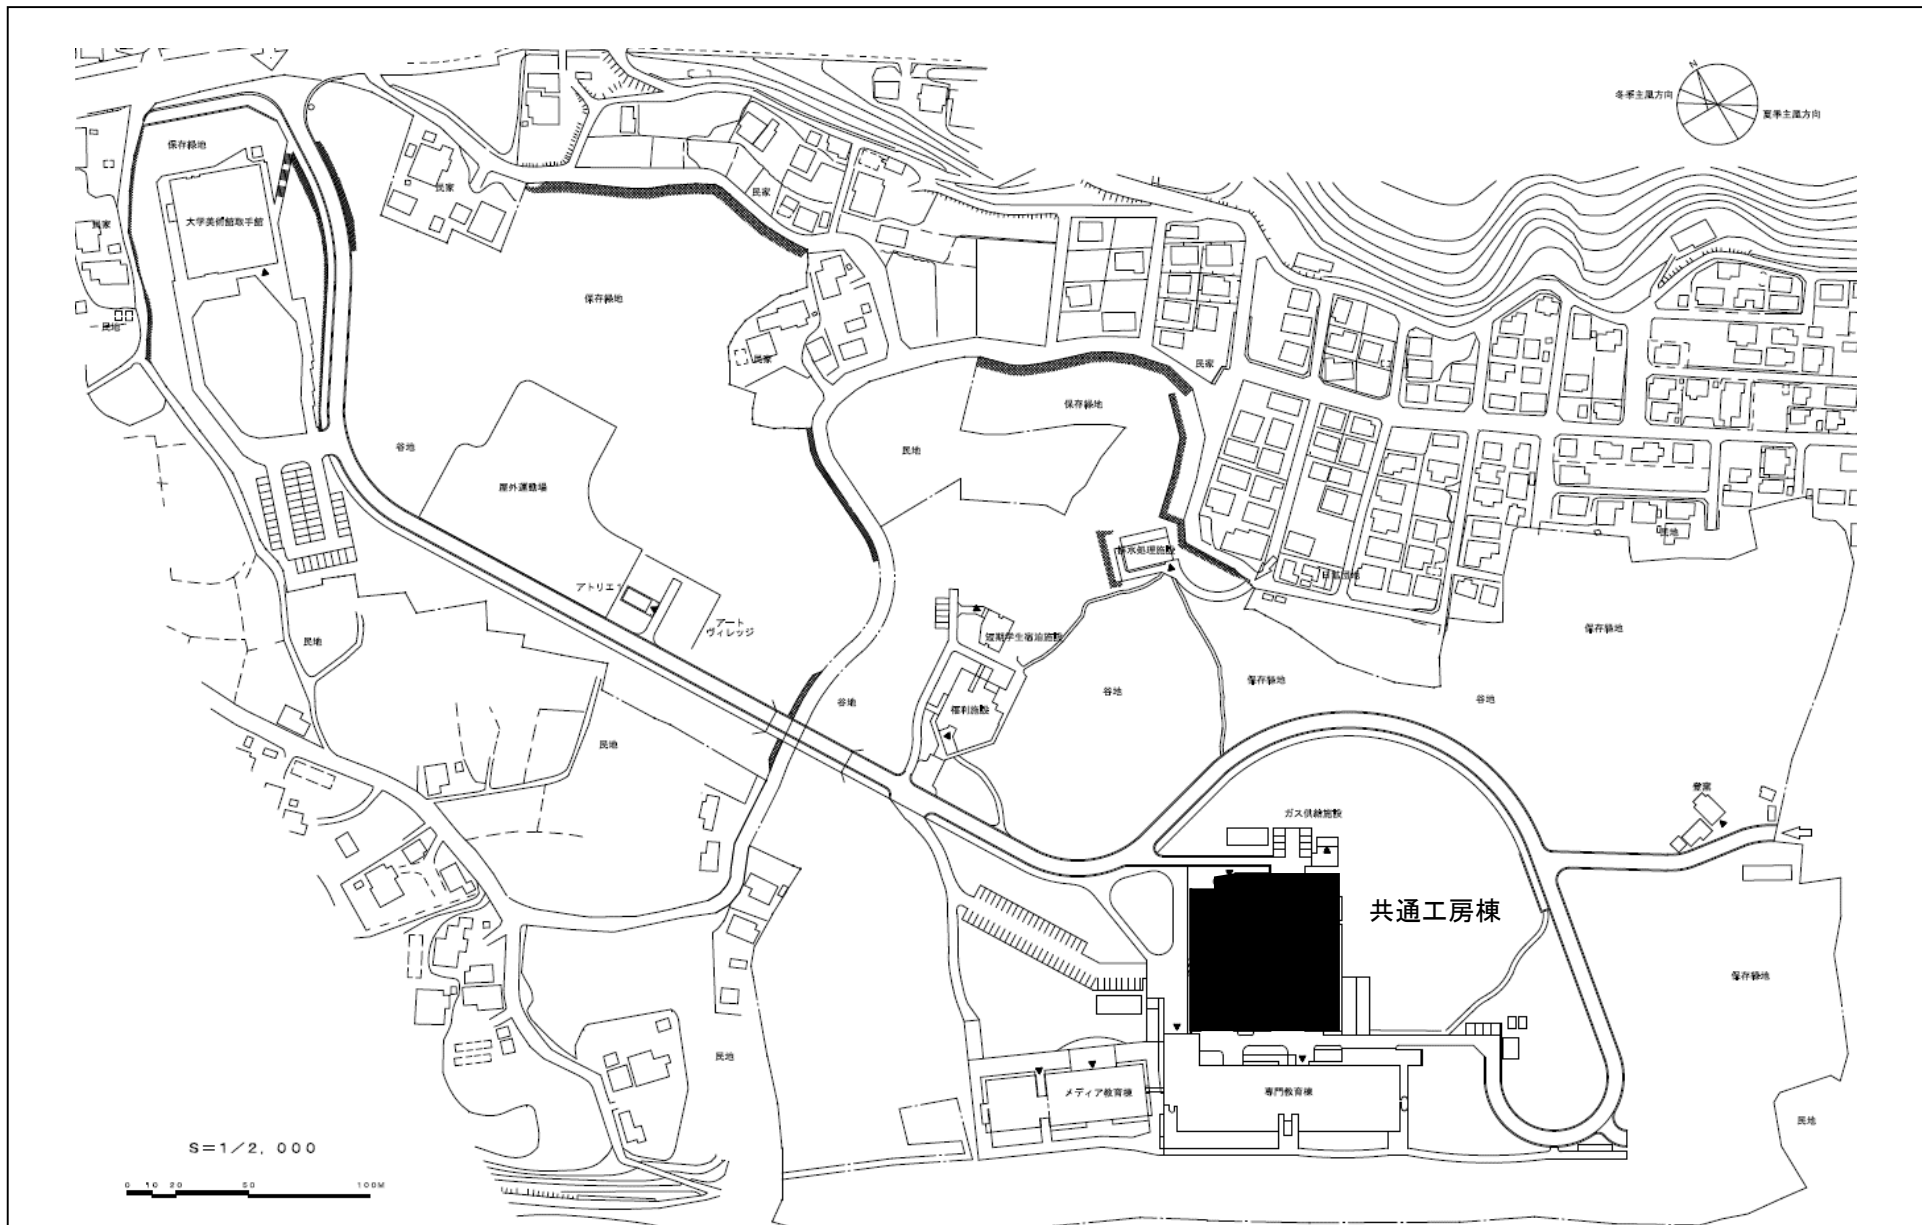

団地名	008 取手	事業名	東京芸術大学(取手)実習研究棟改修(芸術系)	配置図	1/2,000
-----	--------	-----	------------------------	-----	---------

 


□ : 情報通信線 更新範囲

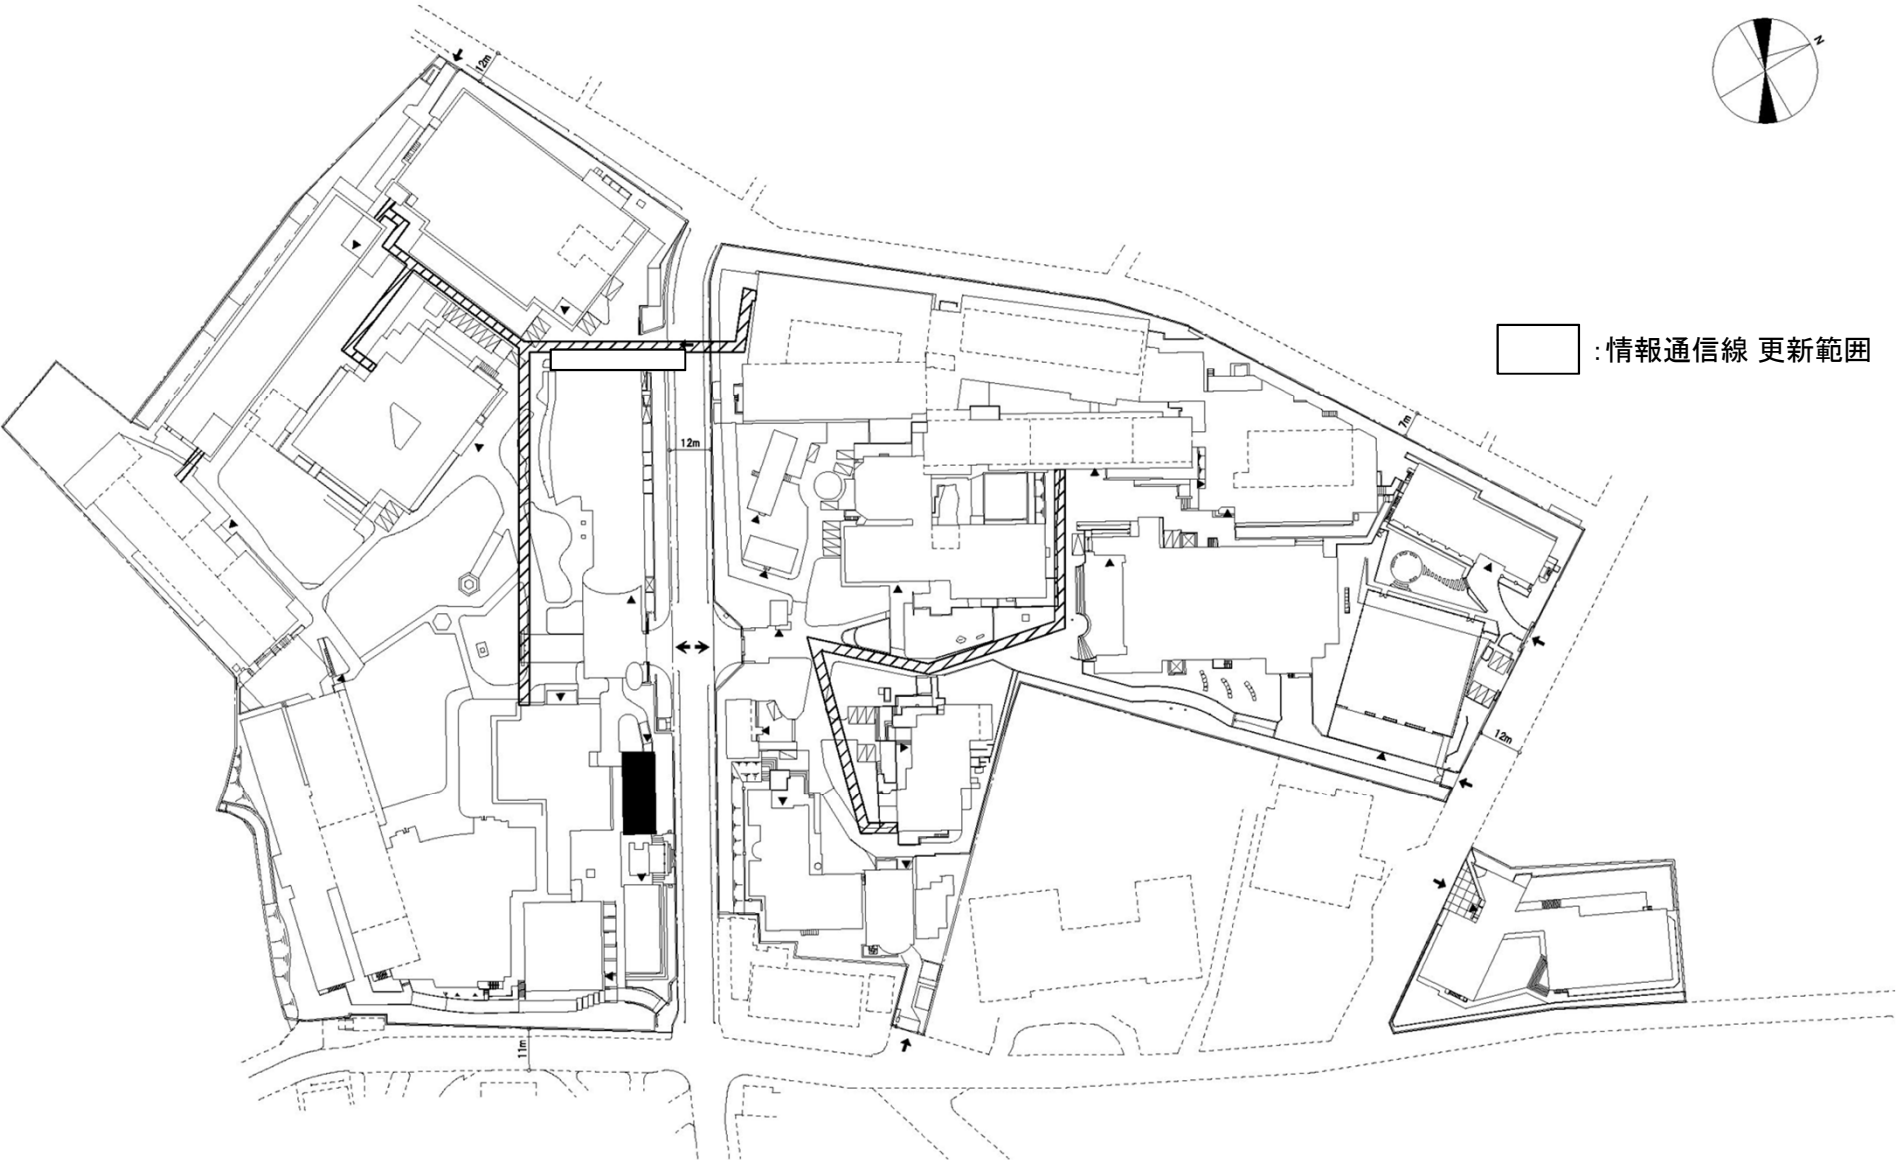


団地名	001 上野	事業名	東京芸術大学(上野他) 基幹・環境整備(衛生対策等)	配置図	1/1, 500
-----	--------	-----	-------------------------------	-----	----------




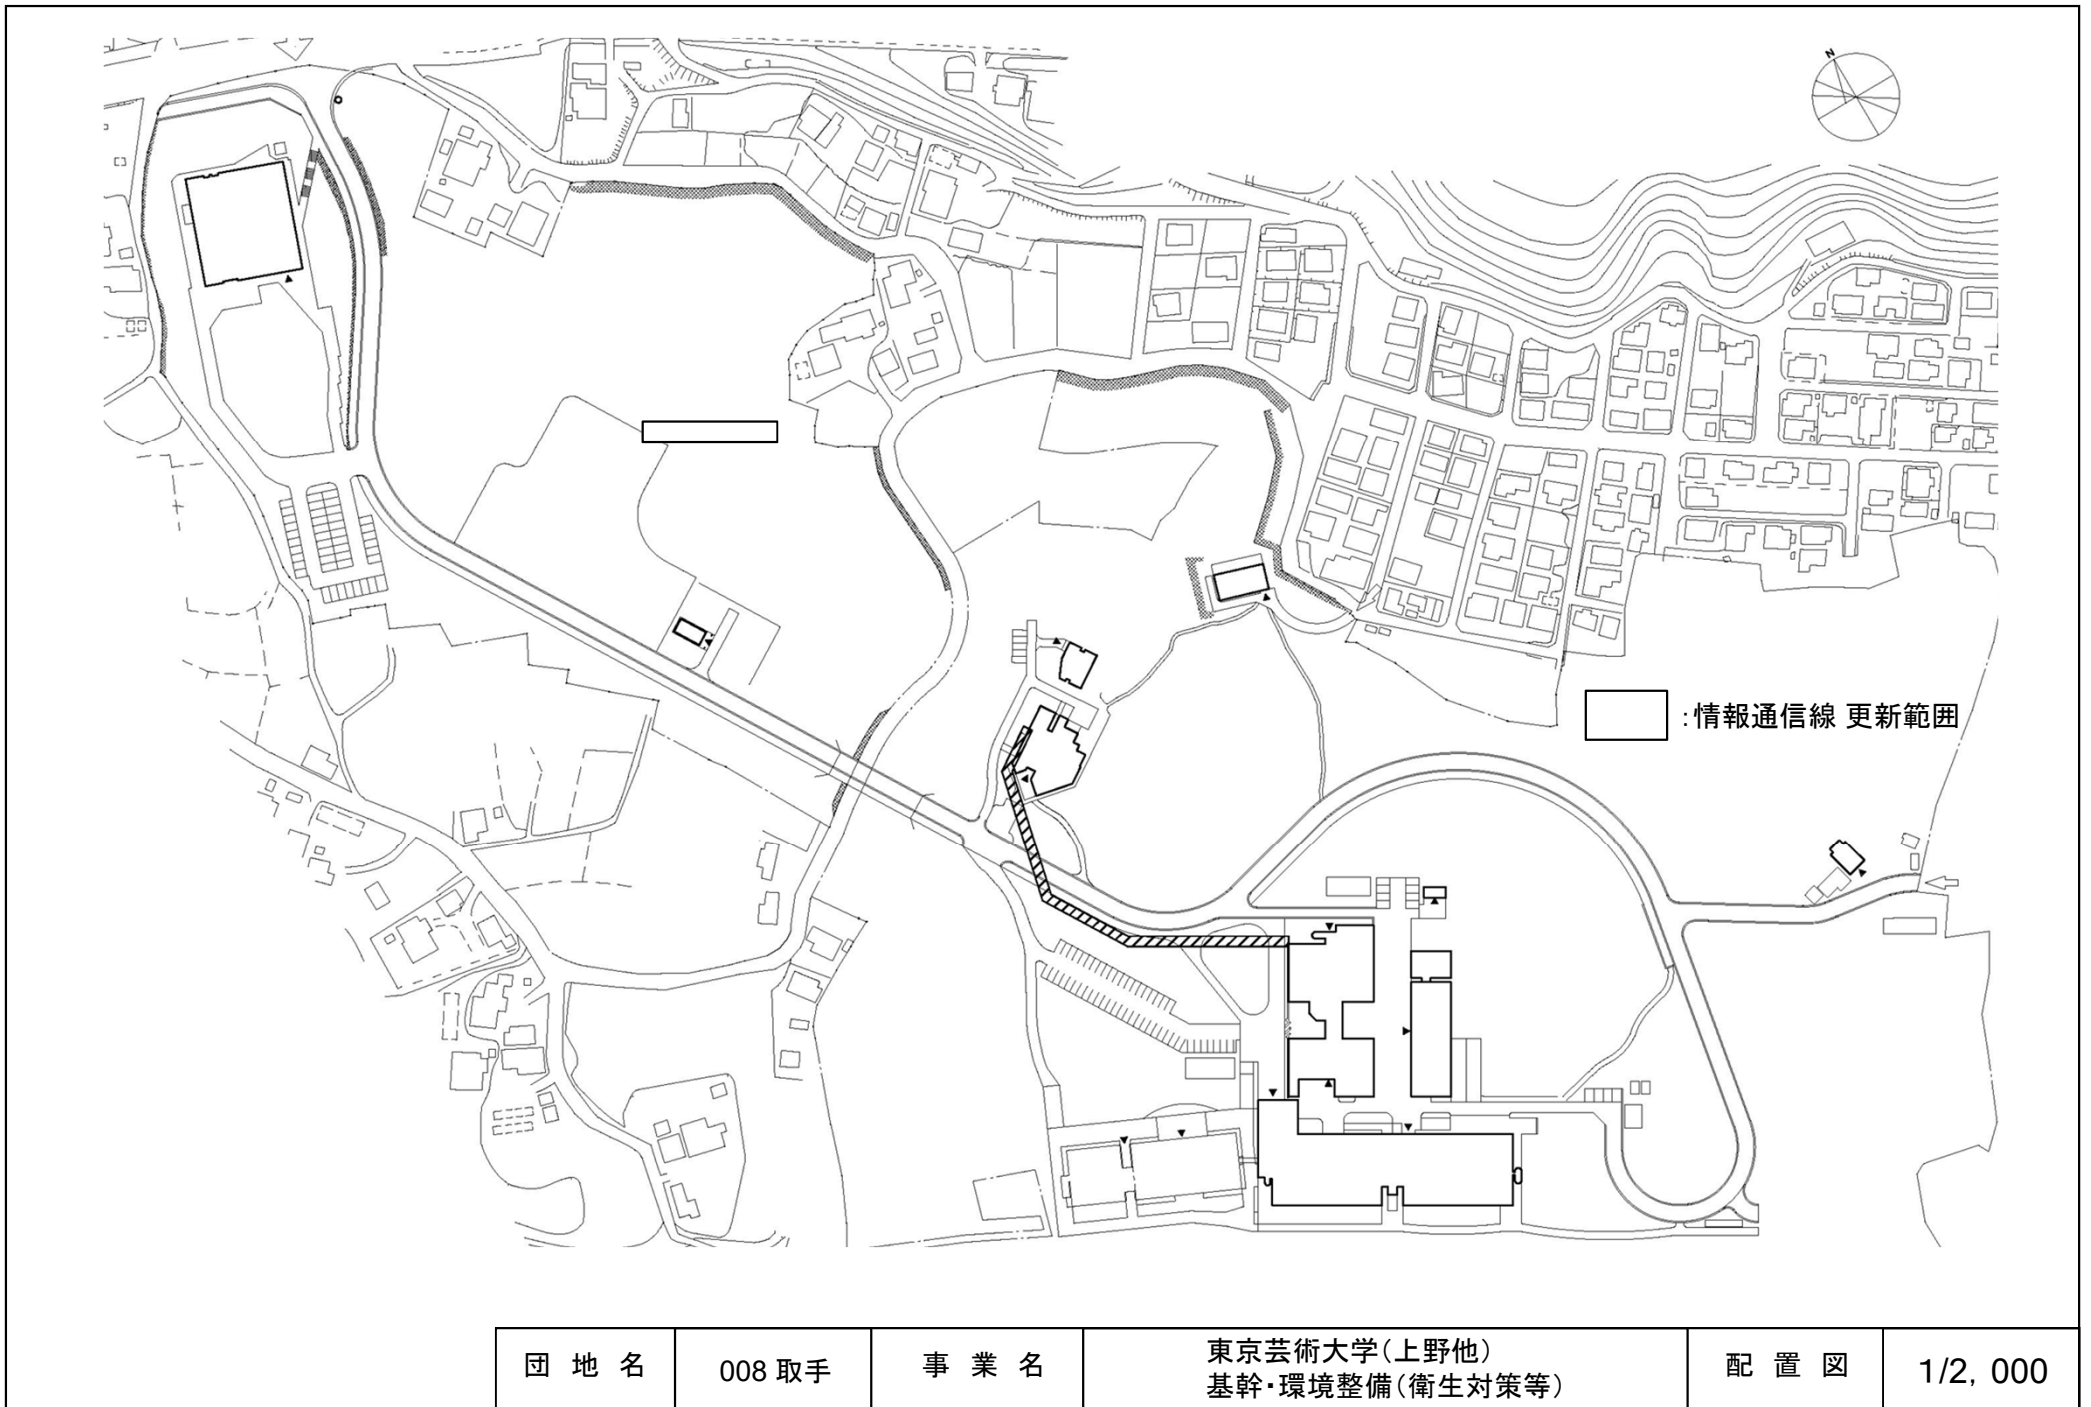





団地名	012千住	事業名	東京芸術大学(上野他) 基幹・環境整備(衛生対策等)	配置図	1/400
-----	-------	-----	-------------------------------	-----	-------

 



団地名	013 すすかけ台	事業名	東京工業大学(すすかけ台)総合研究棟改修(理工系G3棟)	配置図	1/4000
-----	-----------	-----	------------------------------	-----	--------

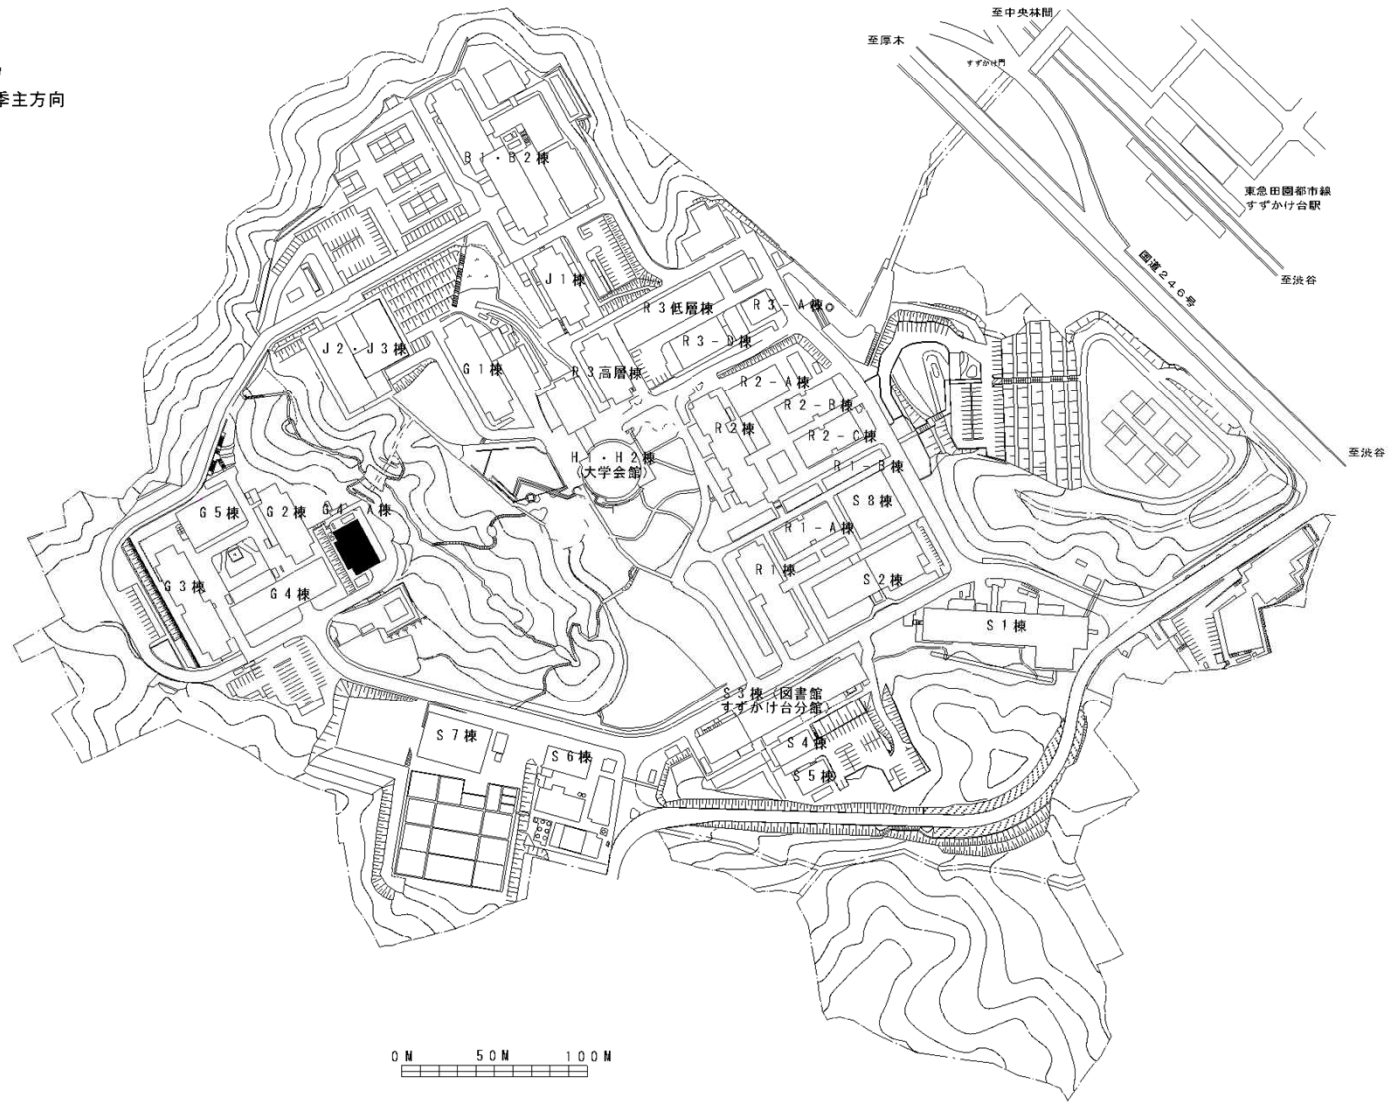 

団地名	013すずかけ台	事業名	東京工業大学(すずかけ台)総合研究棟改修(理工系G4-A棟)	配置図	1/4000
-----	----------	-----	--------------------------------	-----	--------

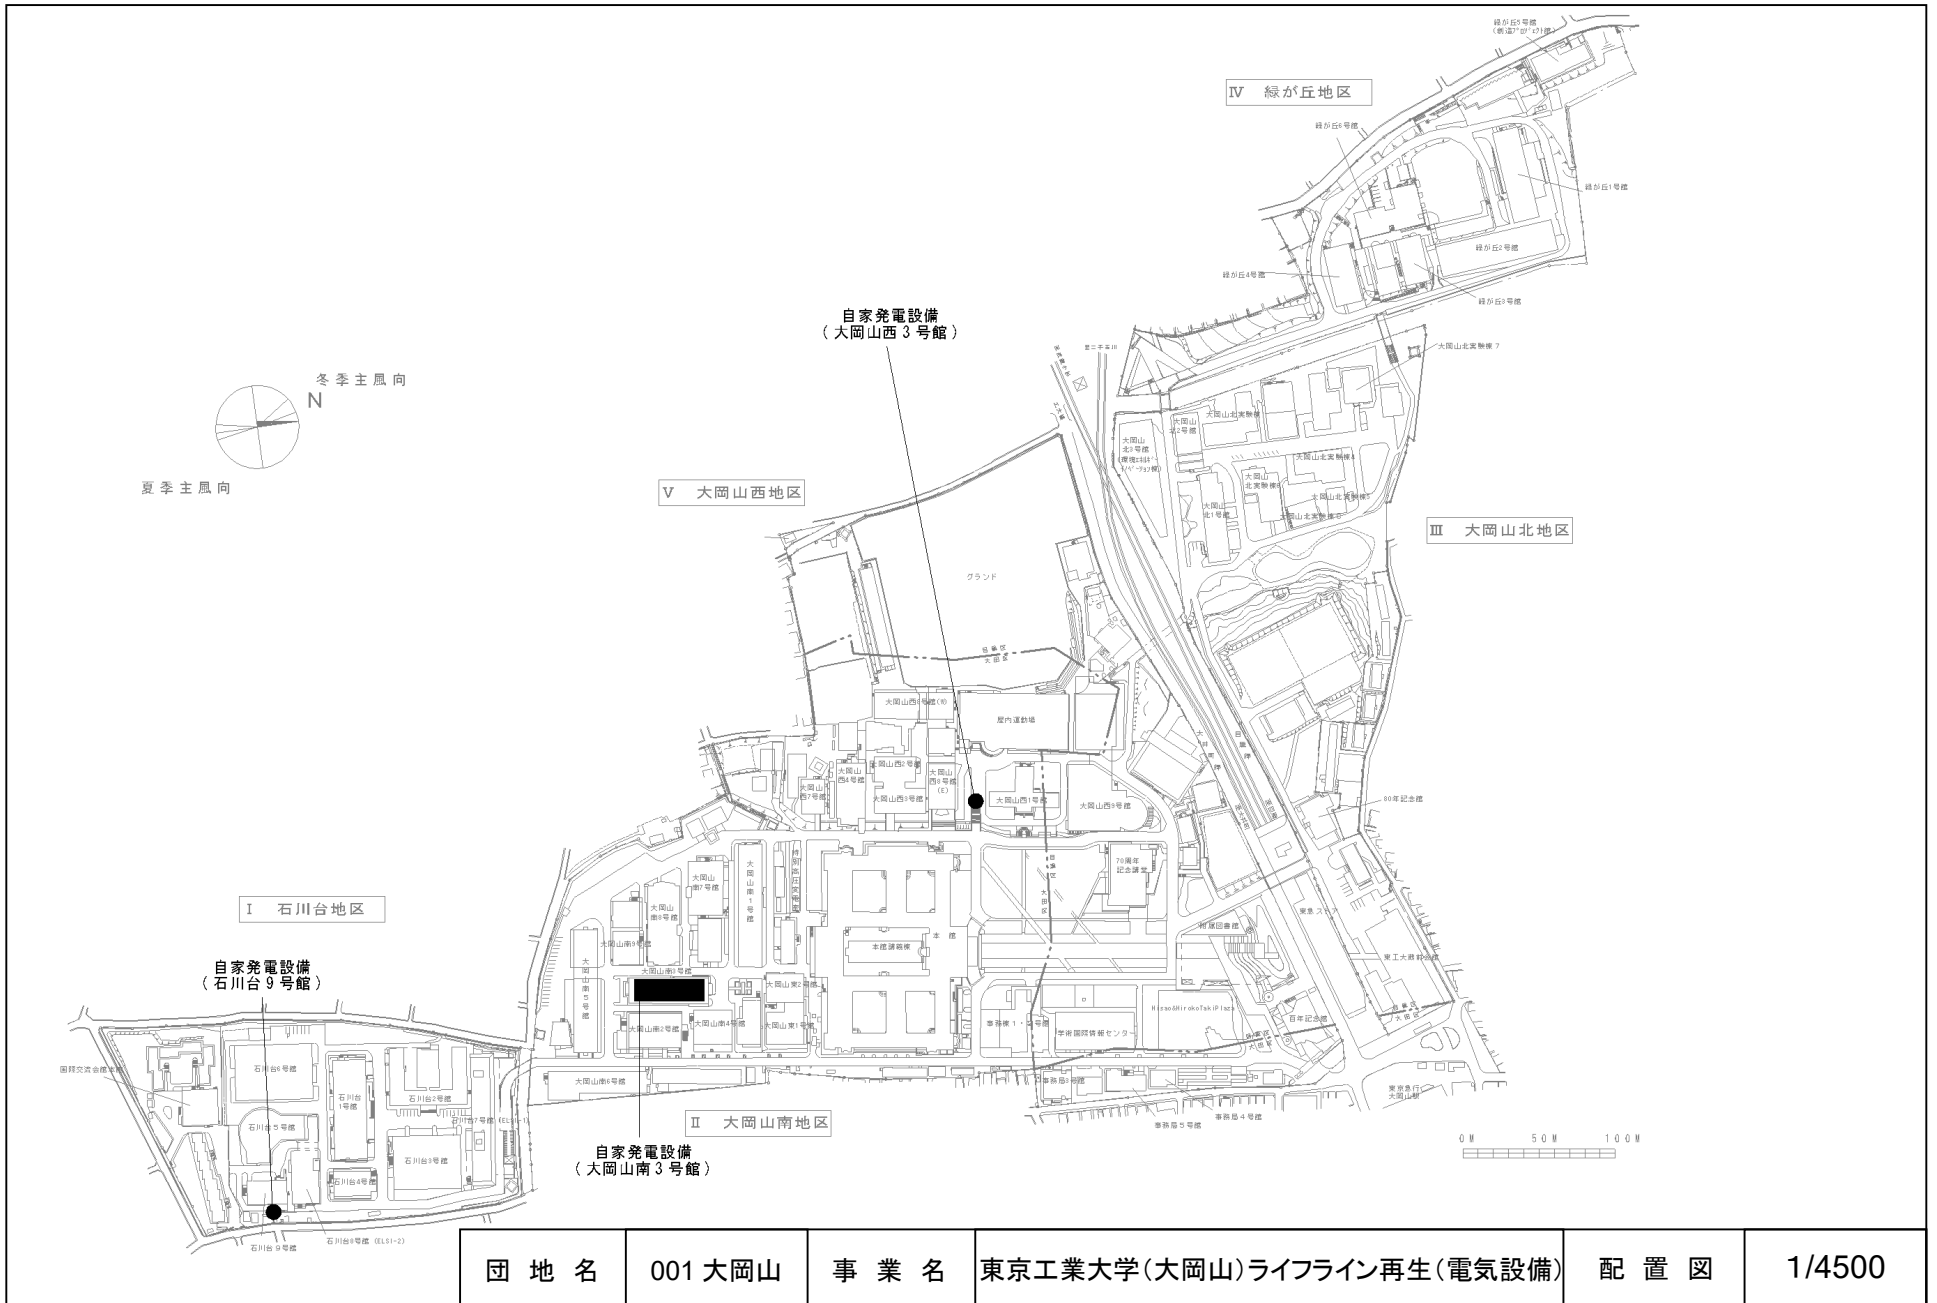

団地名	001 大岡山	事業名	東京工業大学(大岡山)ライフライン再生(電気設備)	配置図	1/4500
-----	---------	-----	---------------------------	-----	--------

 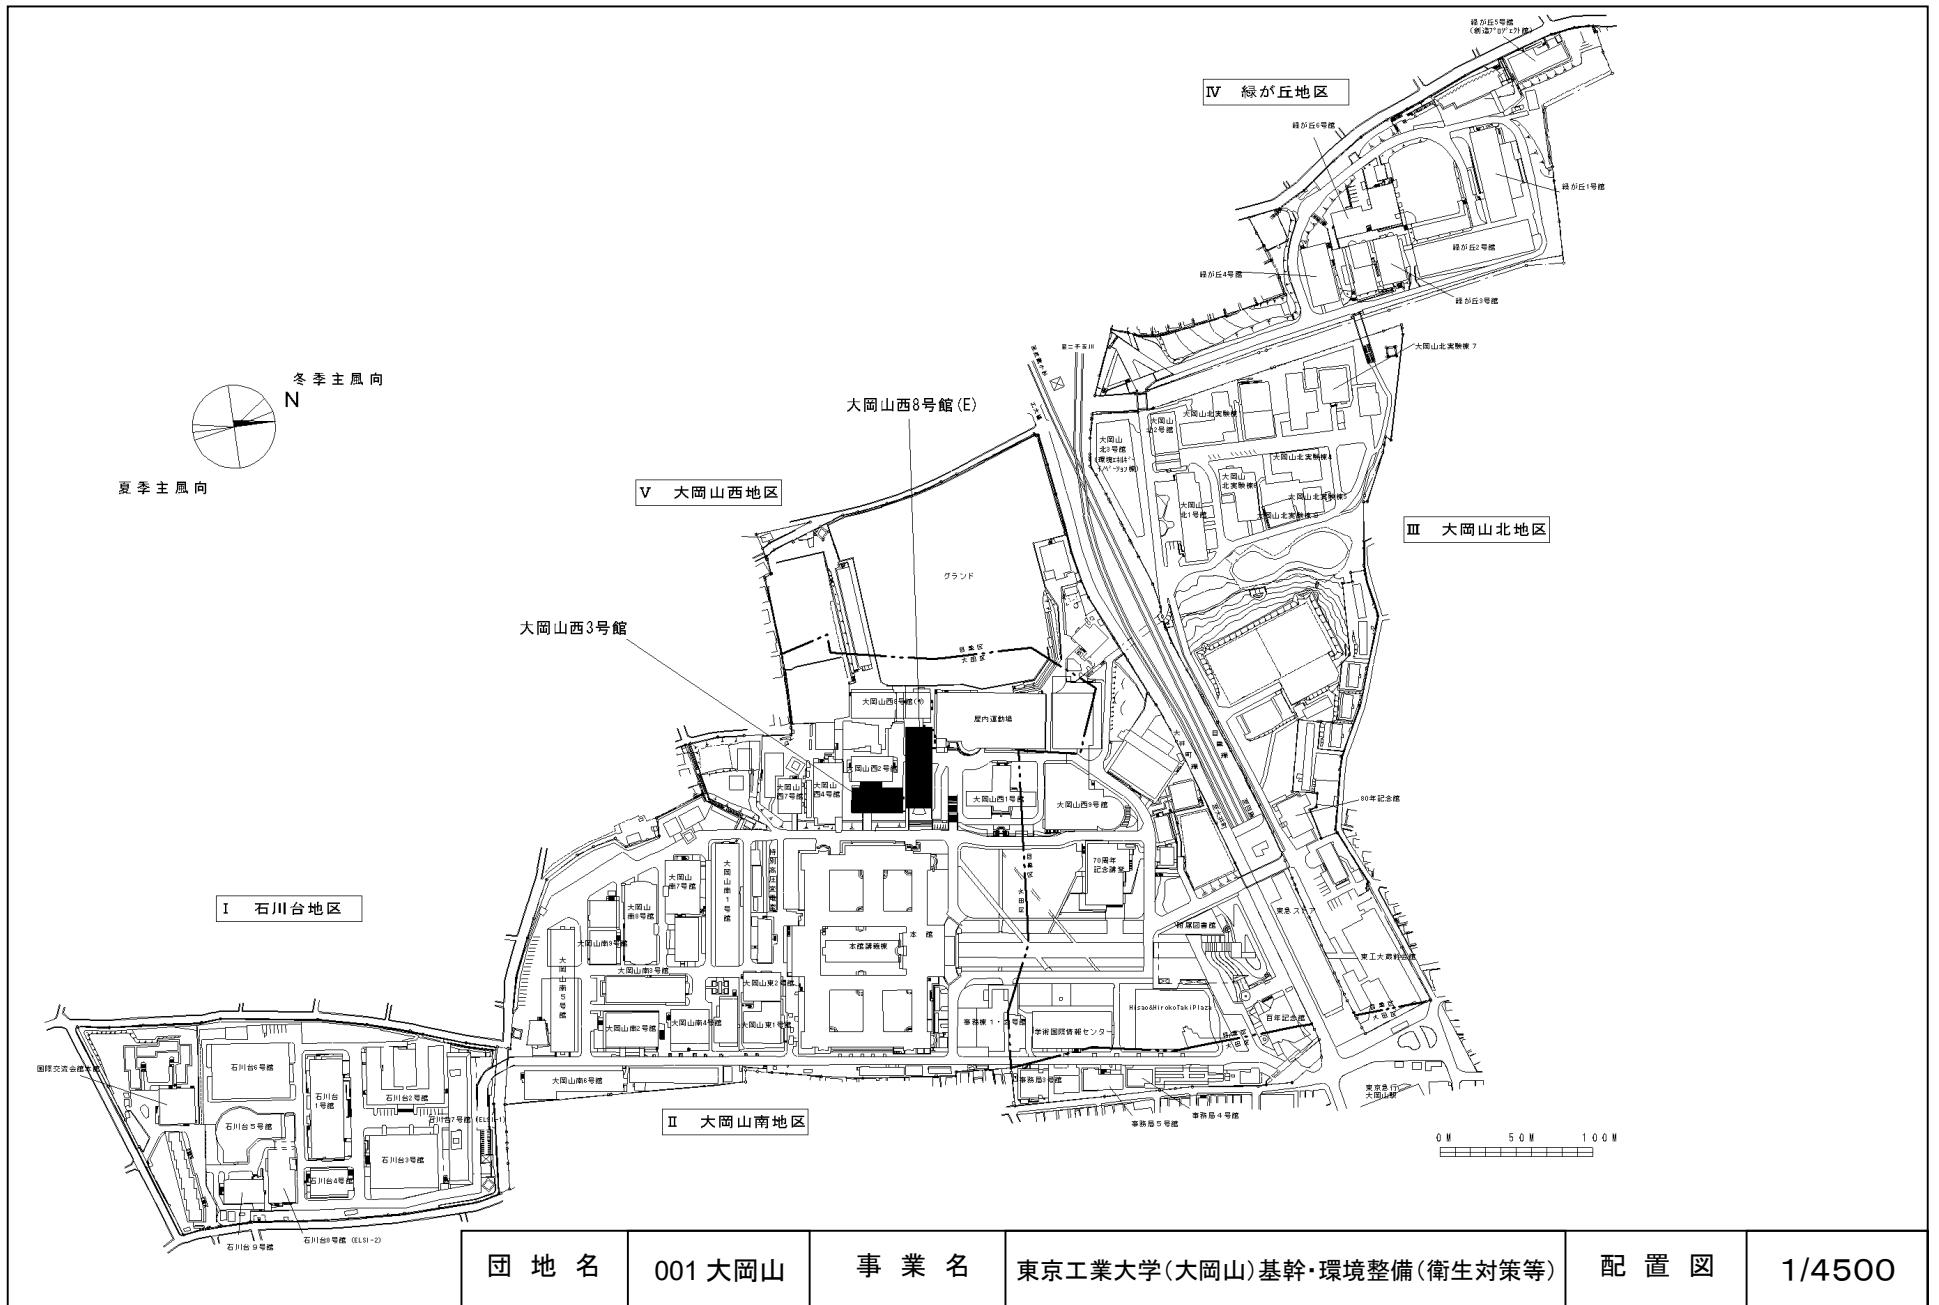

IV 緑が丘地区

V 大岡山西地区

 
III 大岡山北地区

I 石川台地区


II 大岡山南地区

大岡山西8号館(E)


大岡山西3号館



団地名	001 大岡山	事業名	東京工業大学(大岡山)基幹・環境整備(衛生対策等)	配置図	1/4500
-----	---------	-----	---------------------------	-----	--------


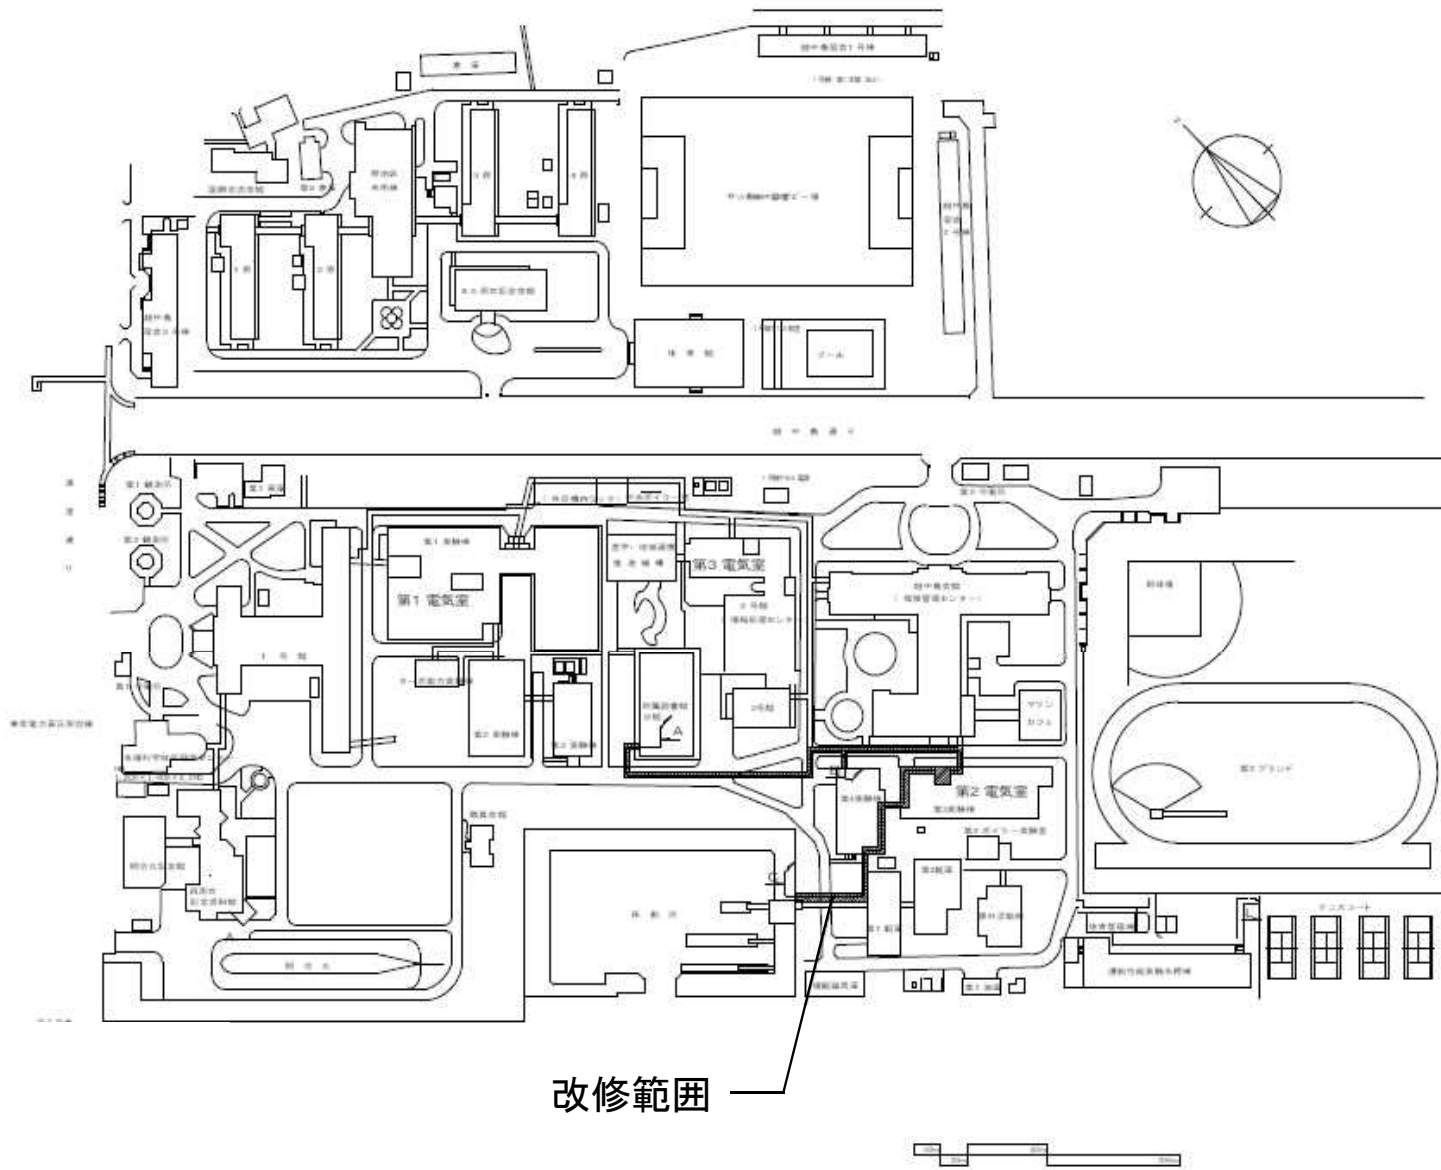


団地名	002 越中島	事業名	東京海洋大学(越中島)ライフライン再生(電気設備)	配置図	1 / 1000
-----	---------	-----	---------------------------	-----	----------



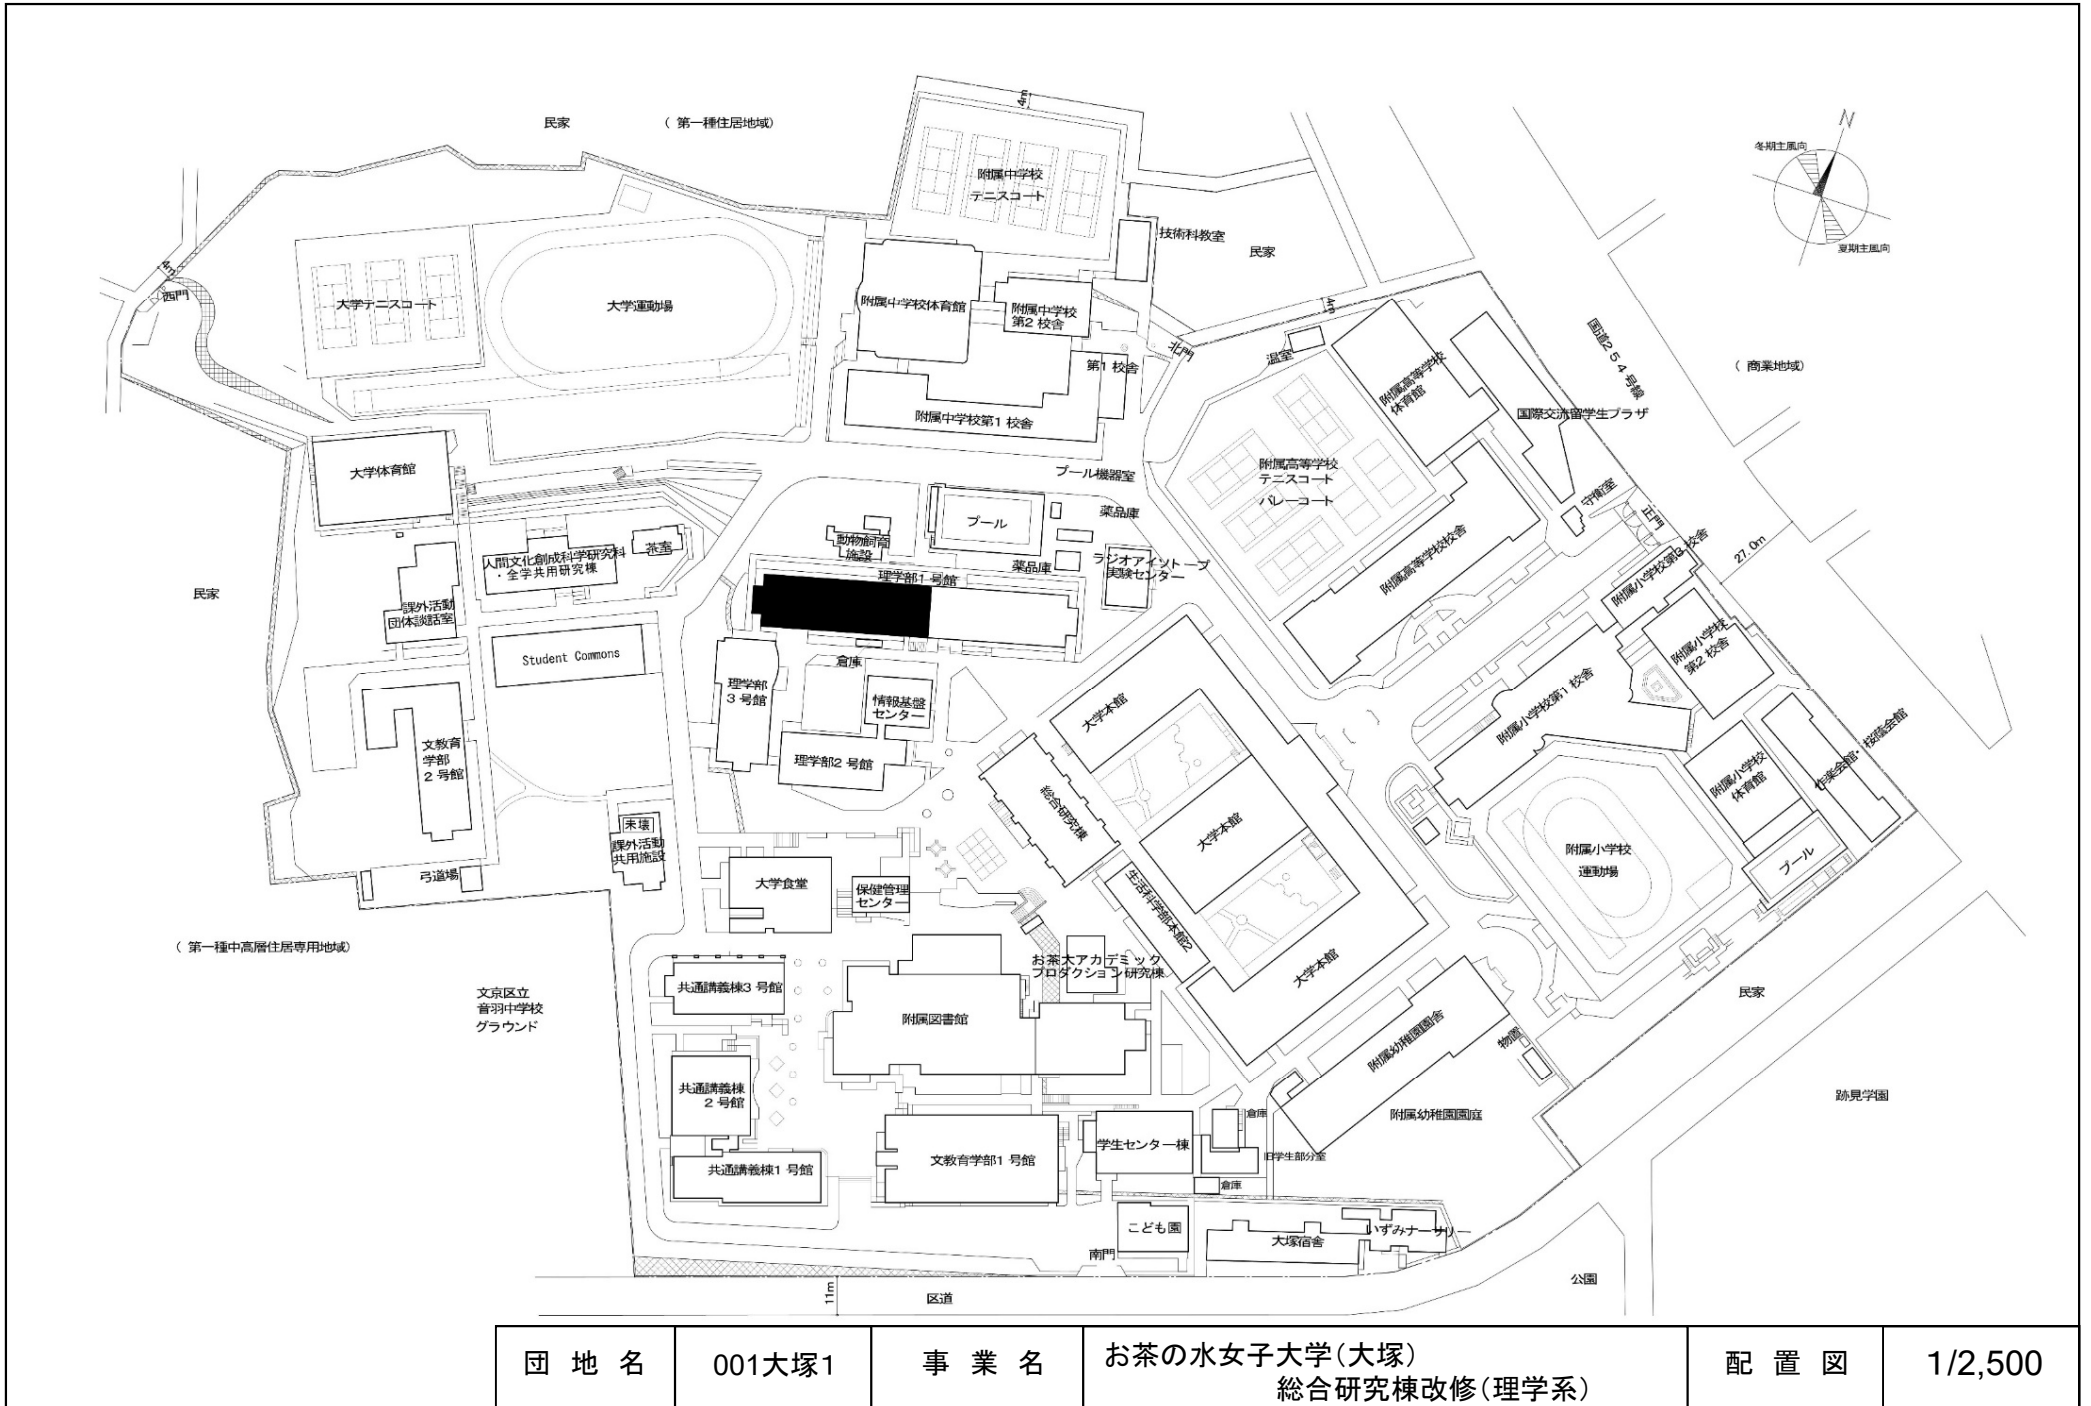


団地名	001大塚1	事業名	お茶の水女子大学(大塚) 総合研究棟改修(理学系)	配置図	1/2,500
-----	--------	-----	------------------------------	-----	---------




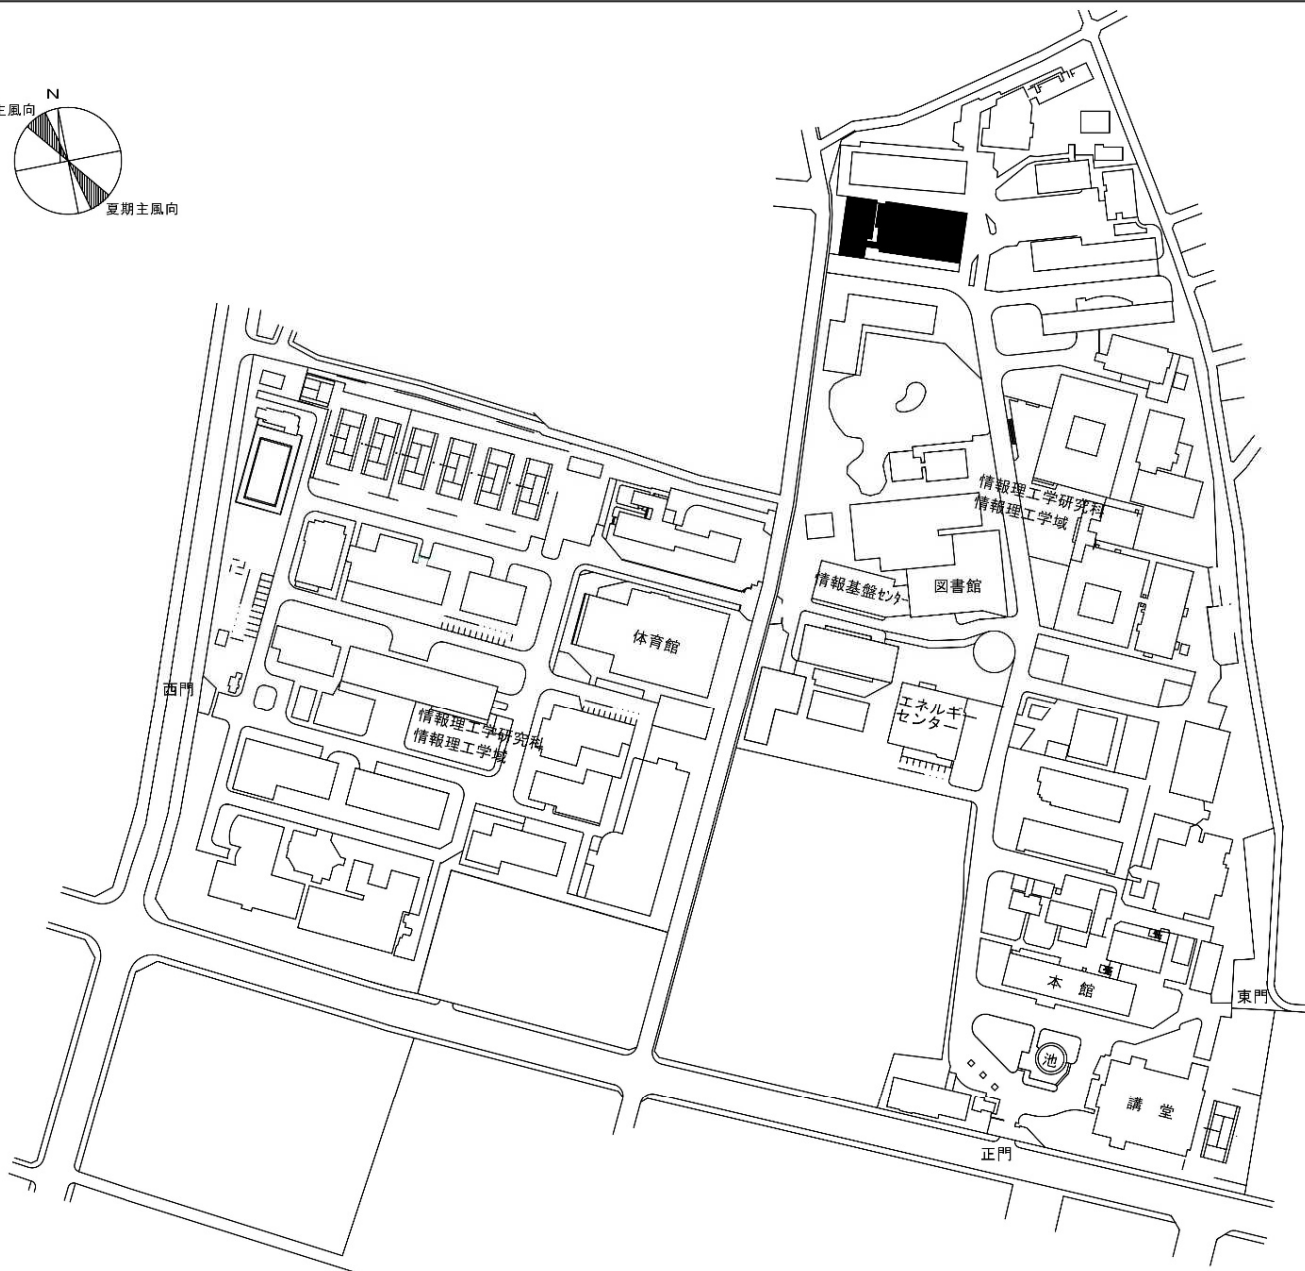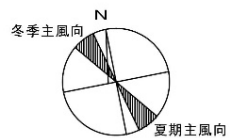


団地名	(001) 調布	事業名	電気通信大学(調布)総合研究棟改修(AI医療系)	配置図	1/3000
-----	----------	-----	--------------------------	-----	--------

 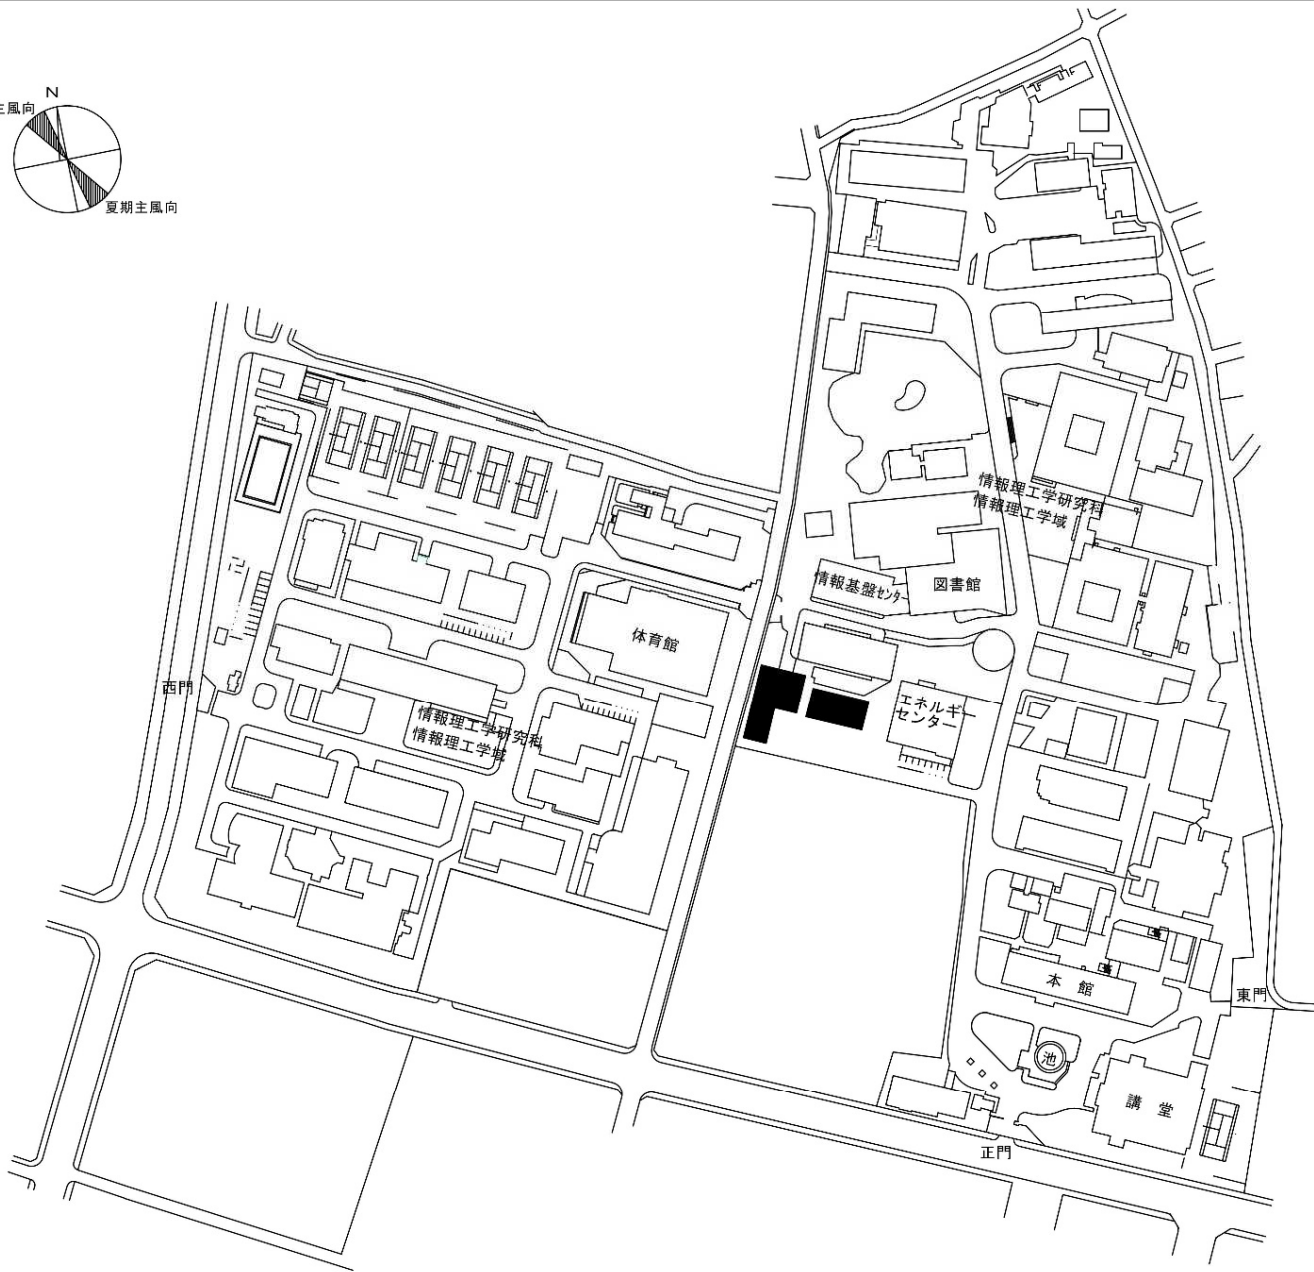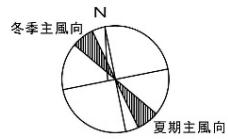


団地名	(001) 調布	事業名	電気通信大学(調布)総合研究棟改修(AI基盤系)	配置図	1/3000
-----	----------	-----	--------------------------	-----	--------

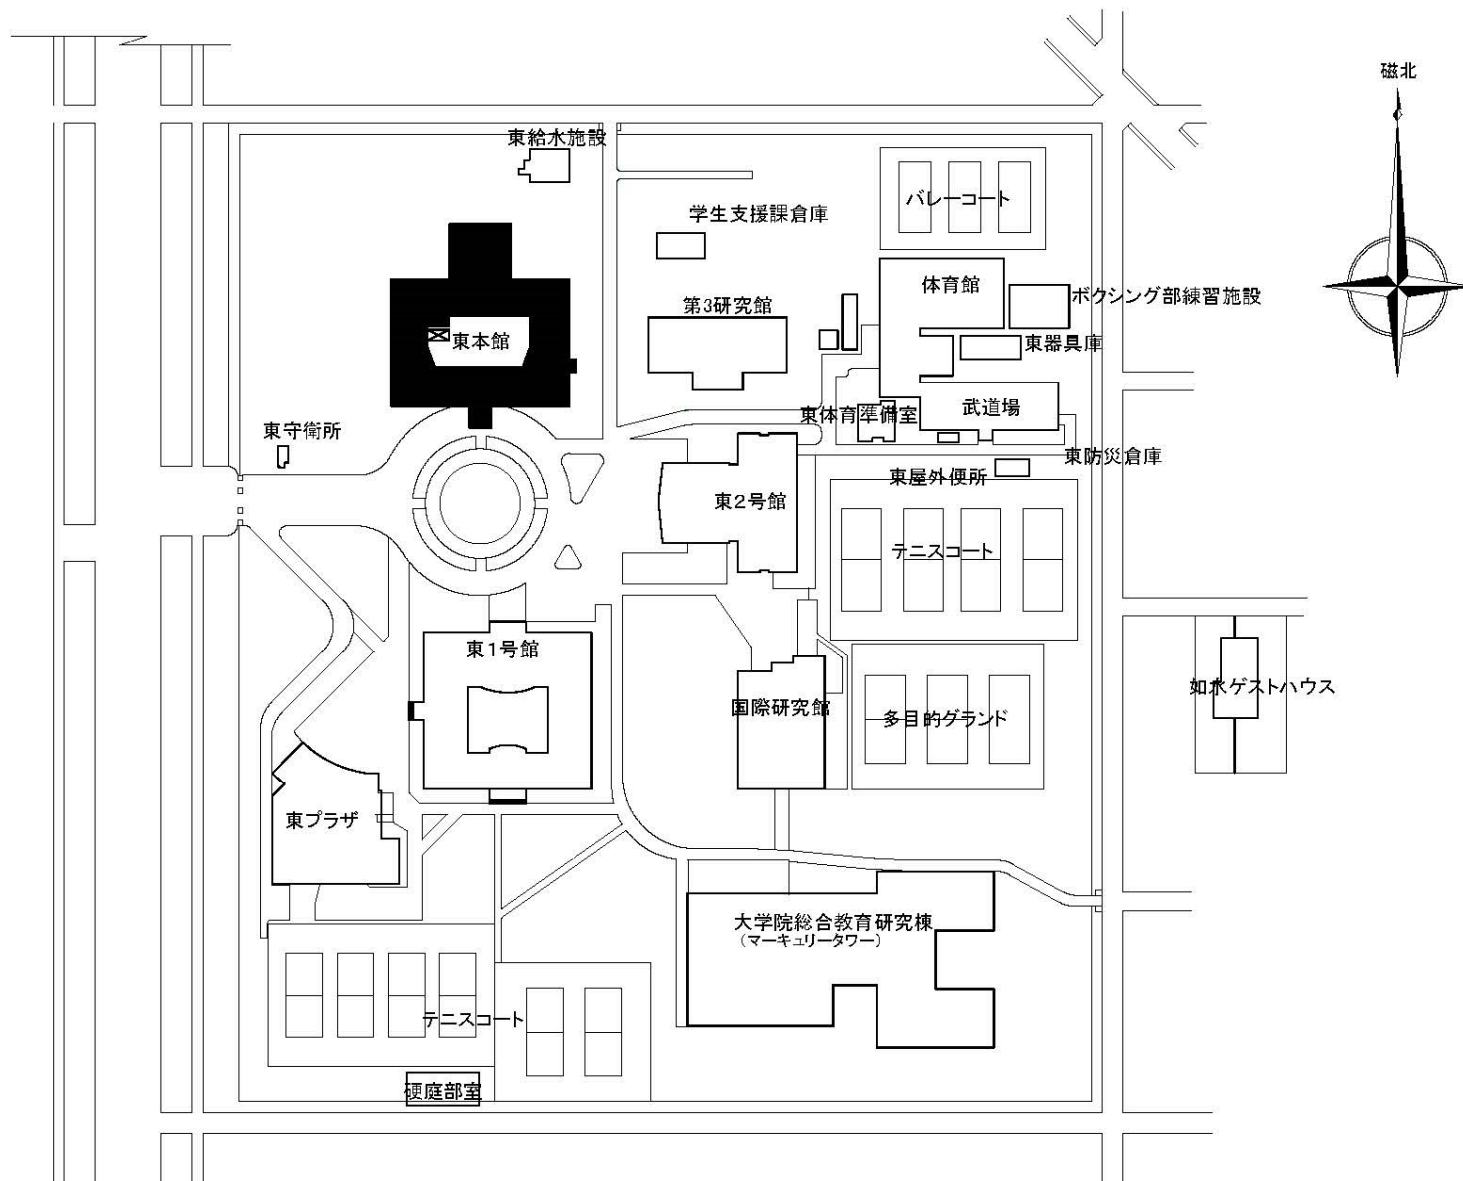


団地名	001 国立	事業名	一橋大学(国立)総合研究棟改修(東本館)	配置図	1/2000
-----	--------	-----	----------------------	-----	--------

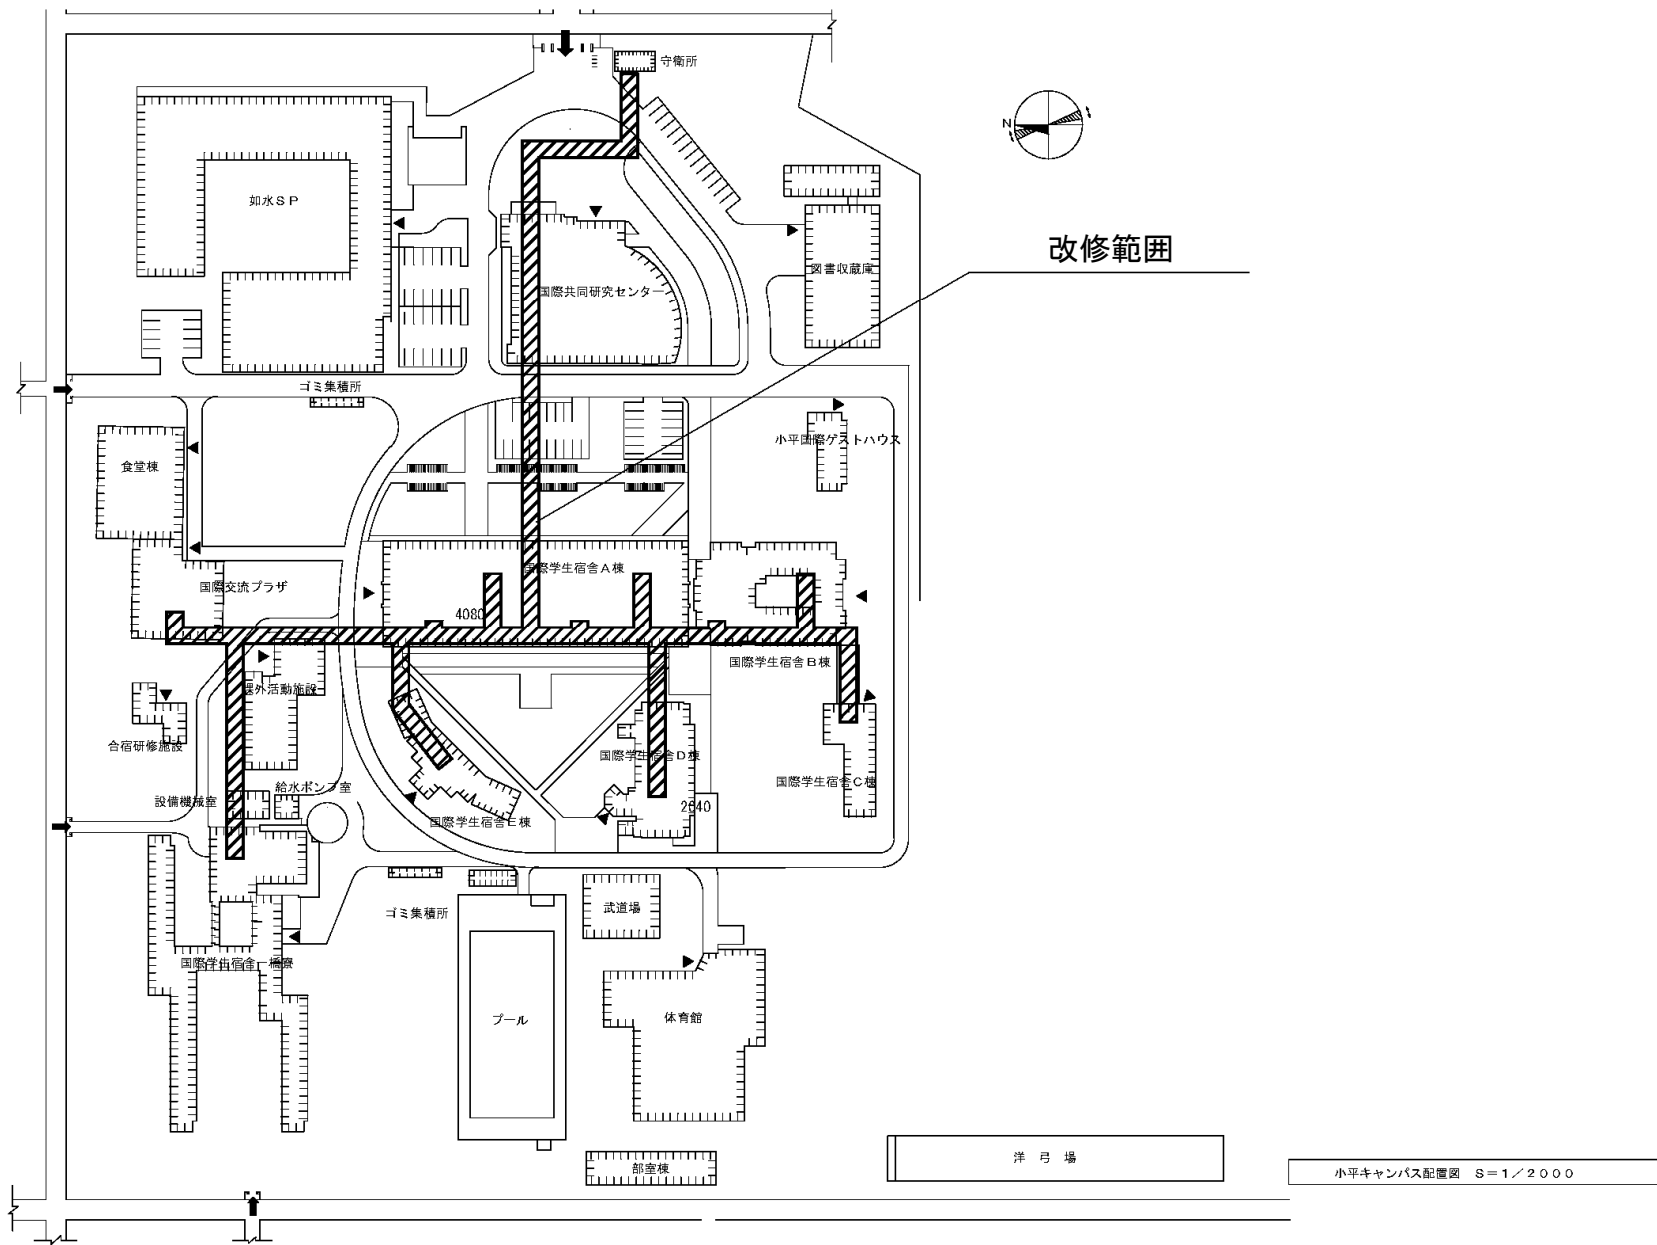


団地名	006 小平	事業名	一橋大学(小平)ライフライン再生(防災設備)	配置図	1/2000
-----	--------	-----	------------------------	-----	--------

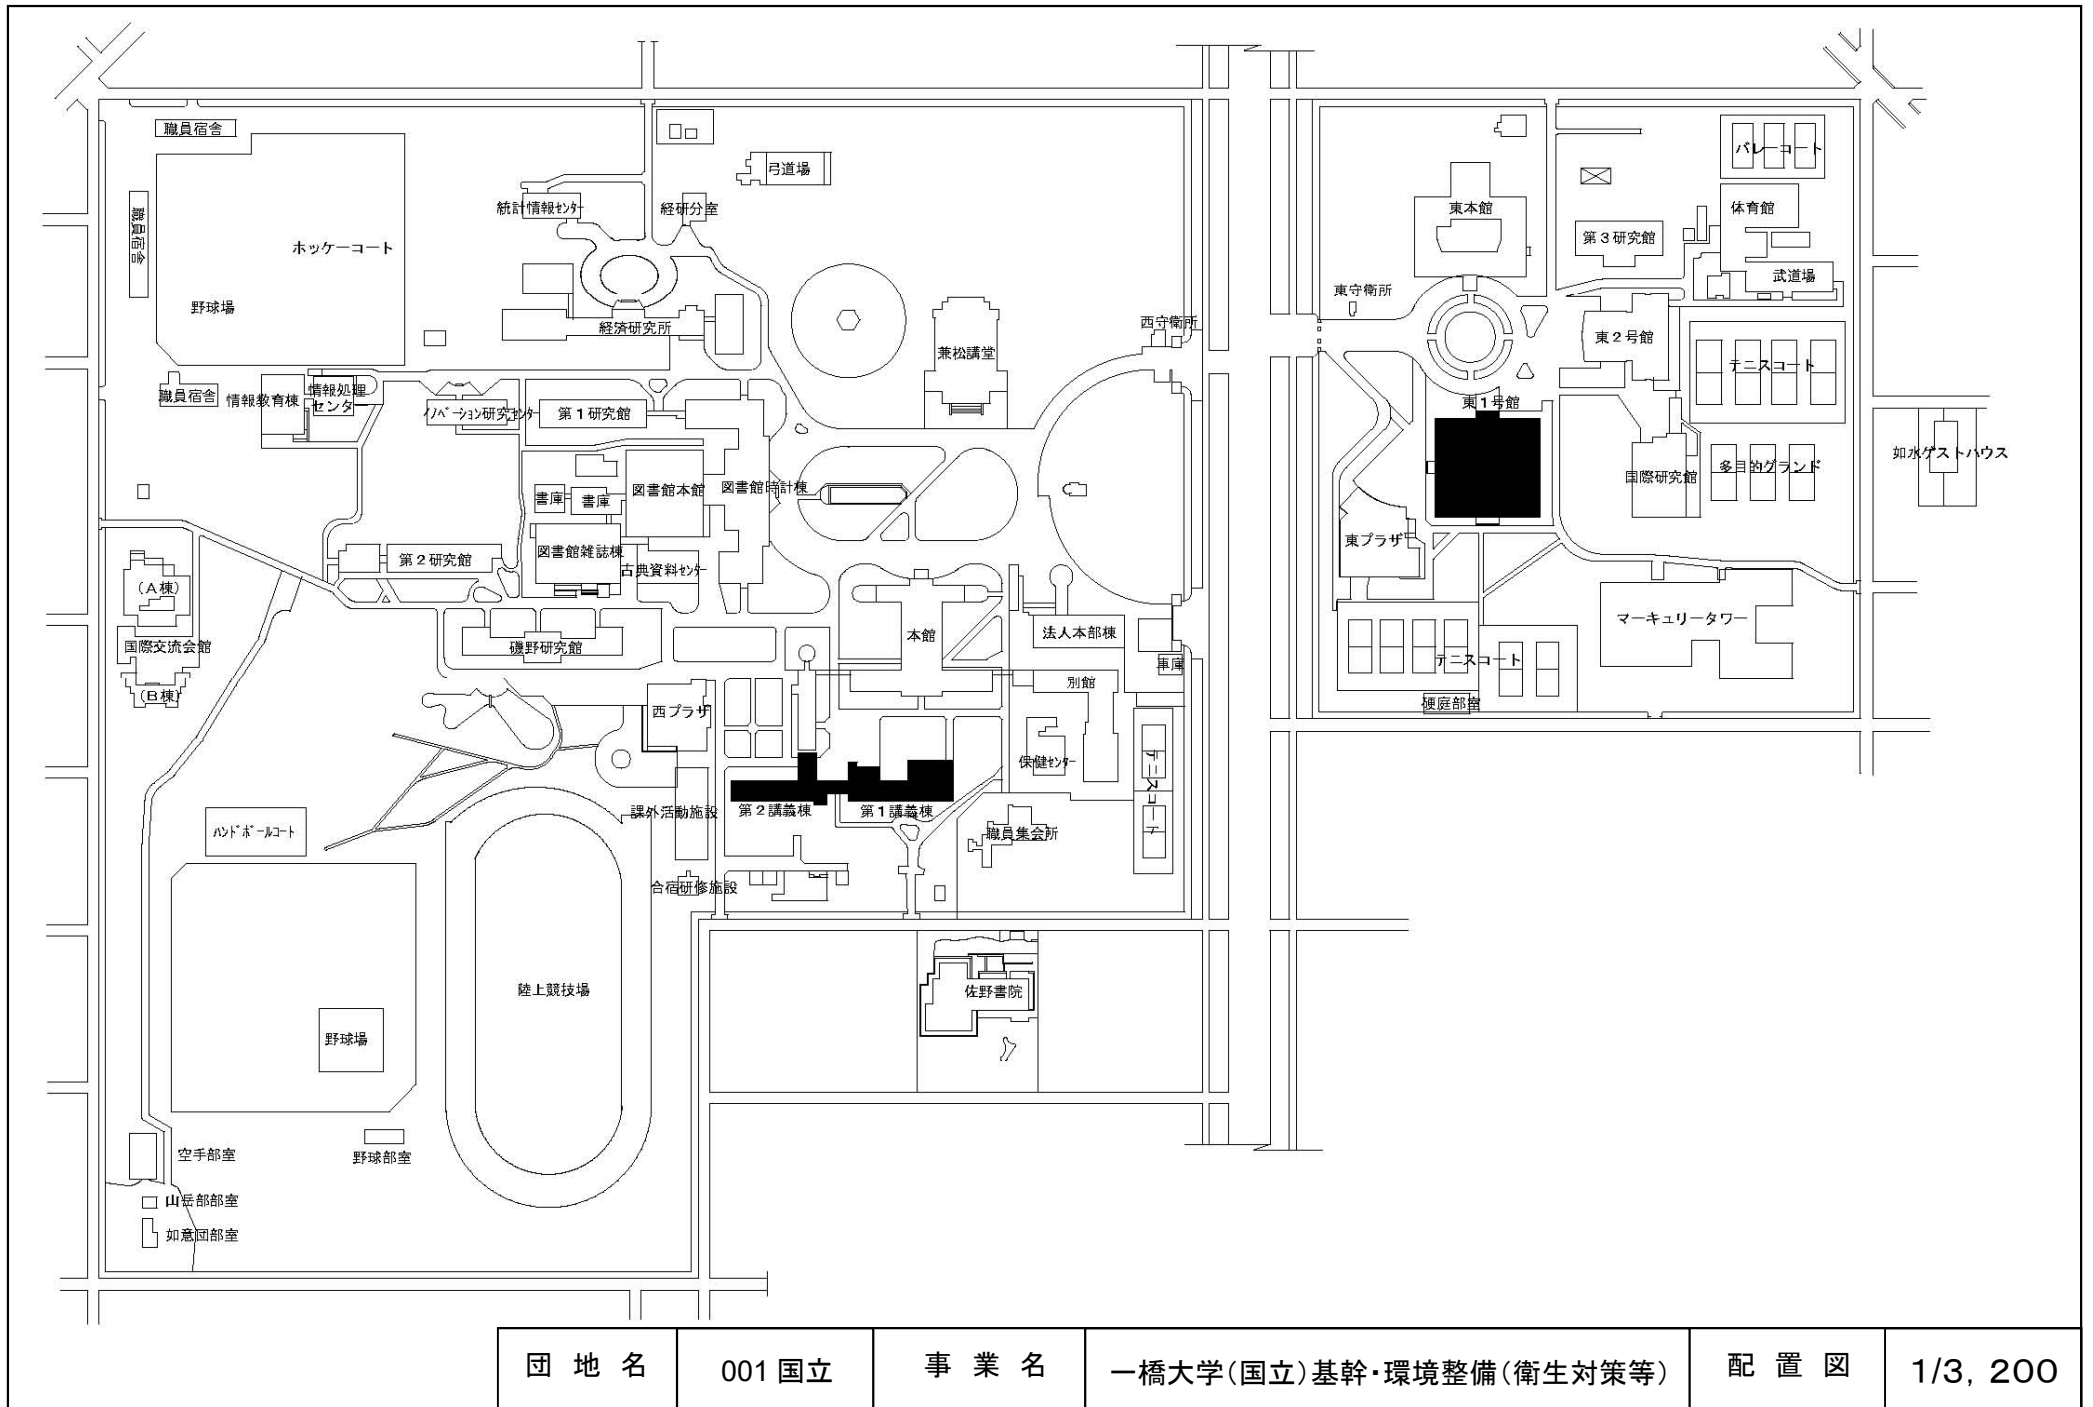


団地名	001 国立	事業名	一橋大学(国立)基幹・環境整備(衛生対策等)	配置図	1/3, 200
-----	--------	-----	------------------------	-----	----------

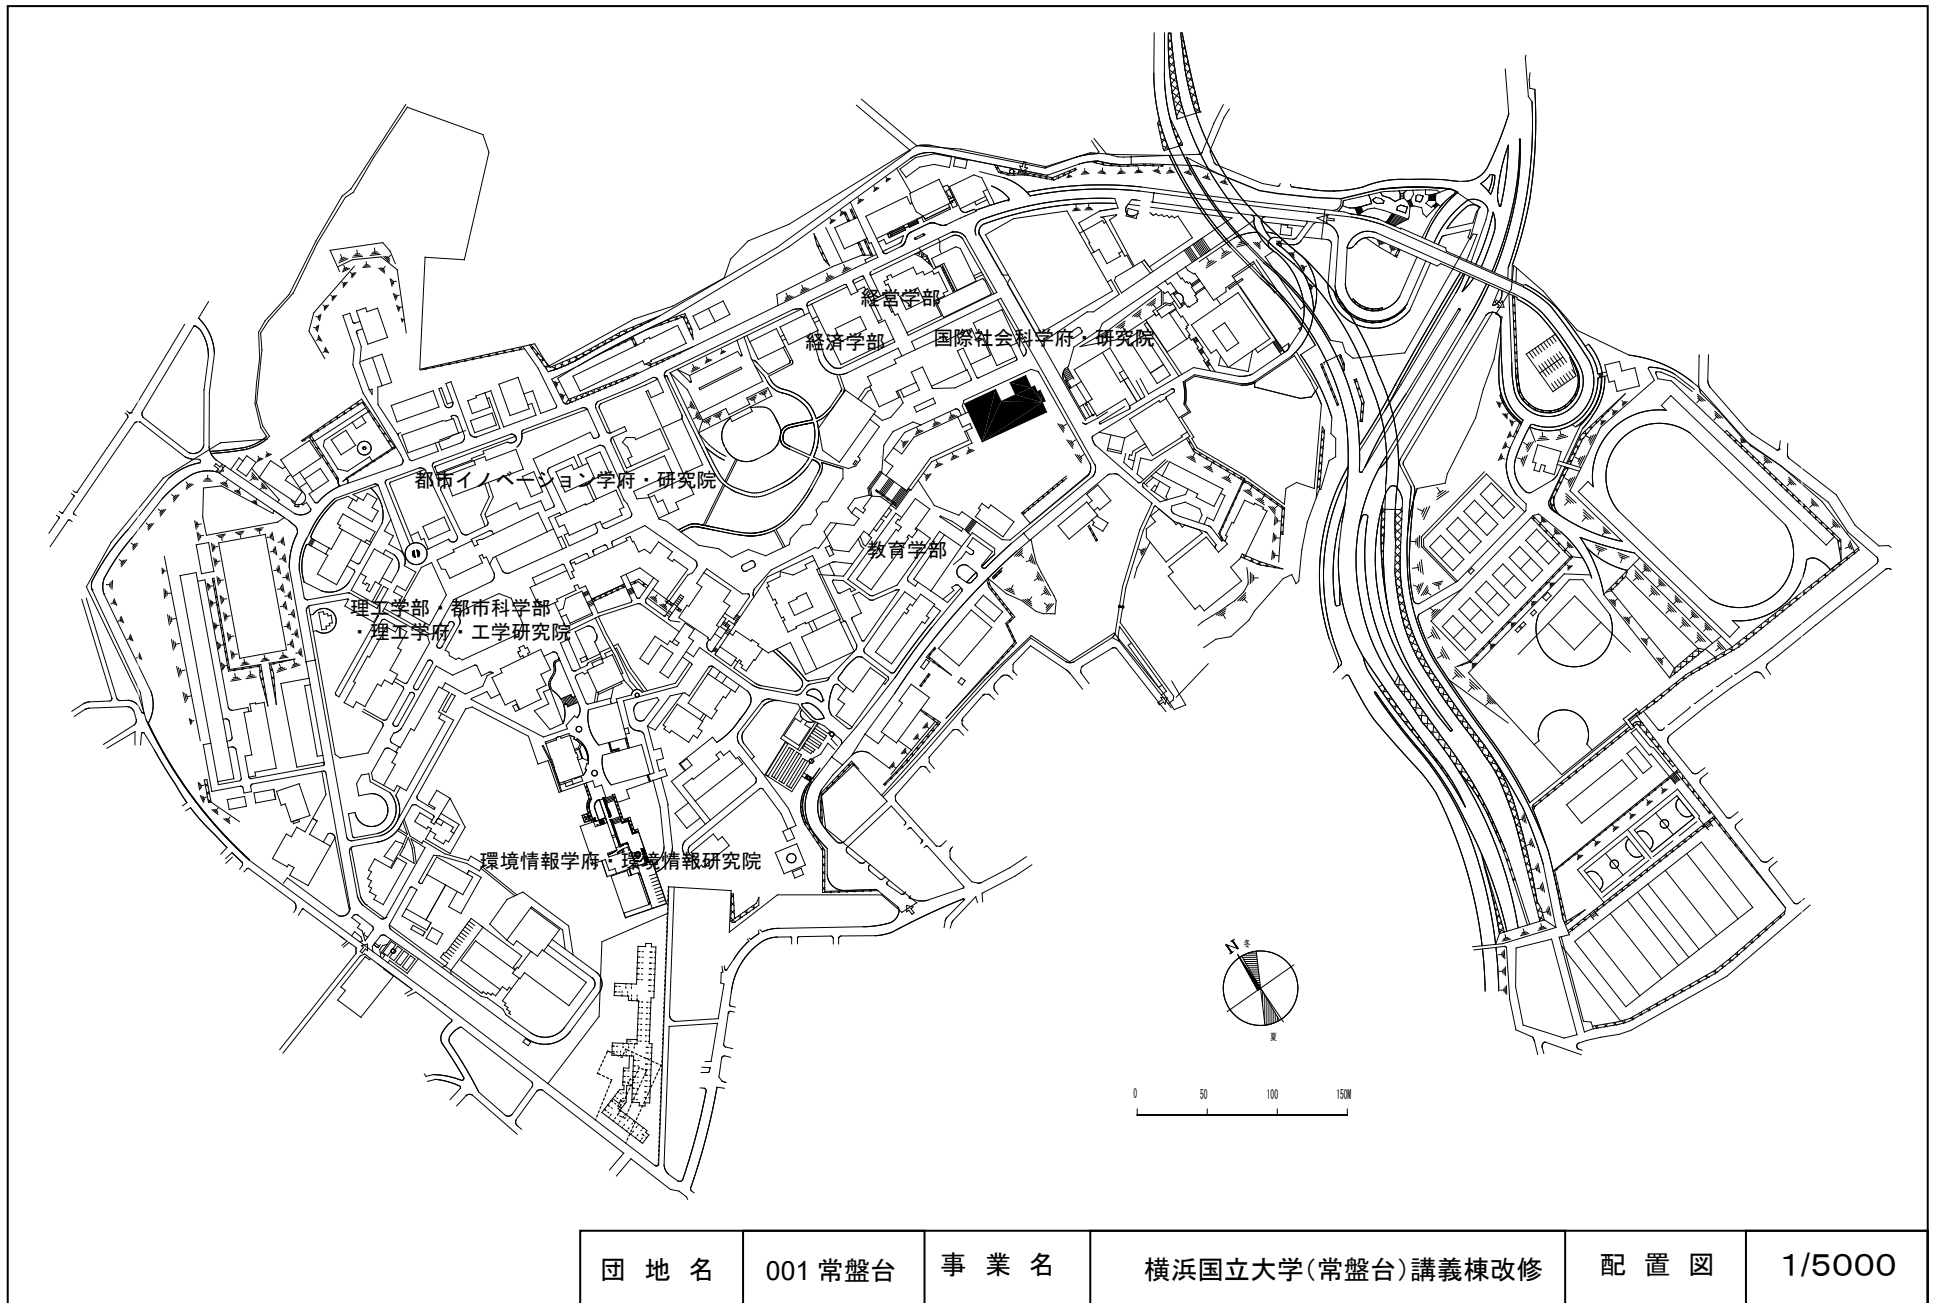


団地名	001 常盤台	事業名	横浜国立大学(常盤台)講義棟改修	配置図	1/5000
-----	---------	-----	------------------	-----	--------

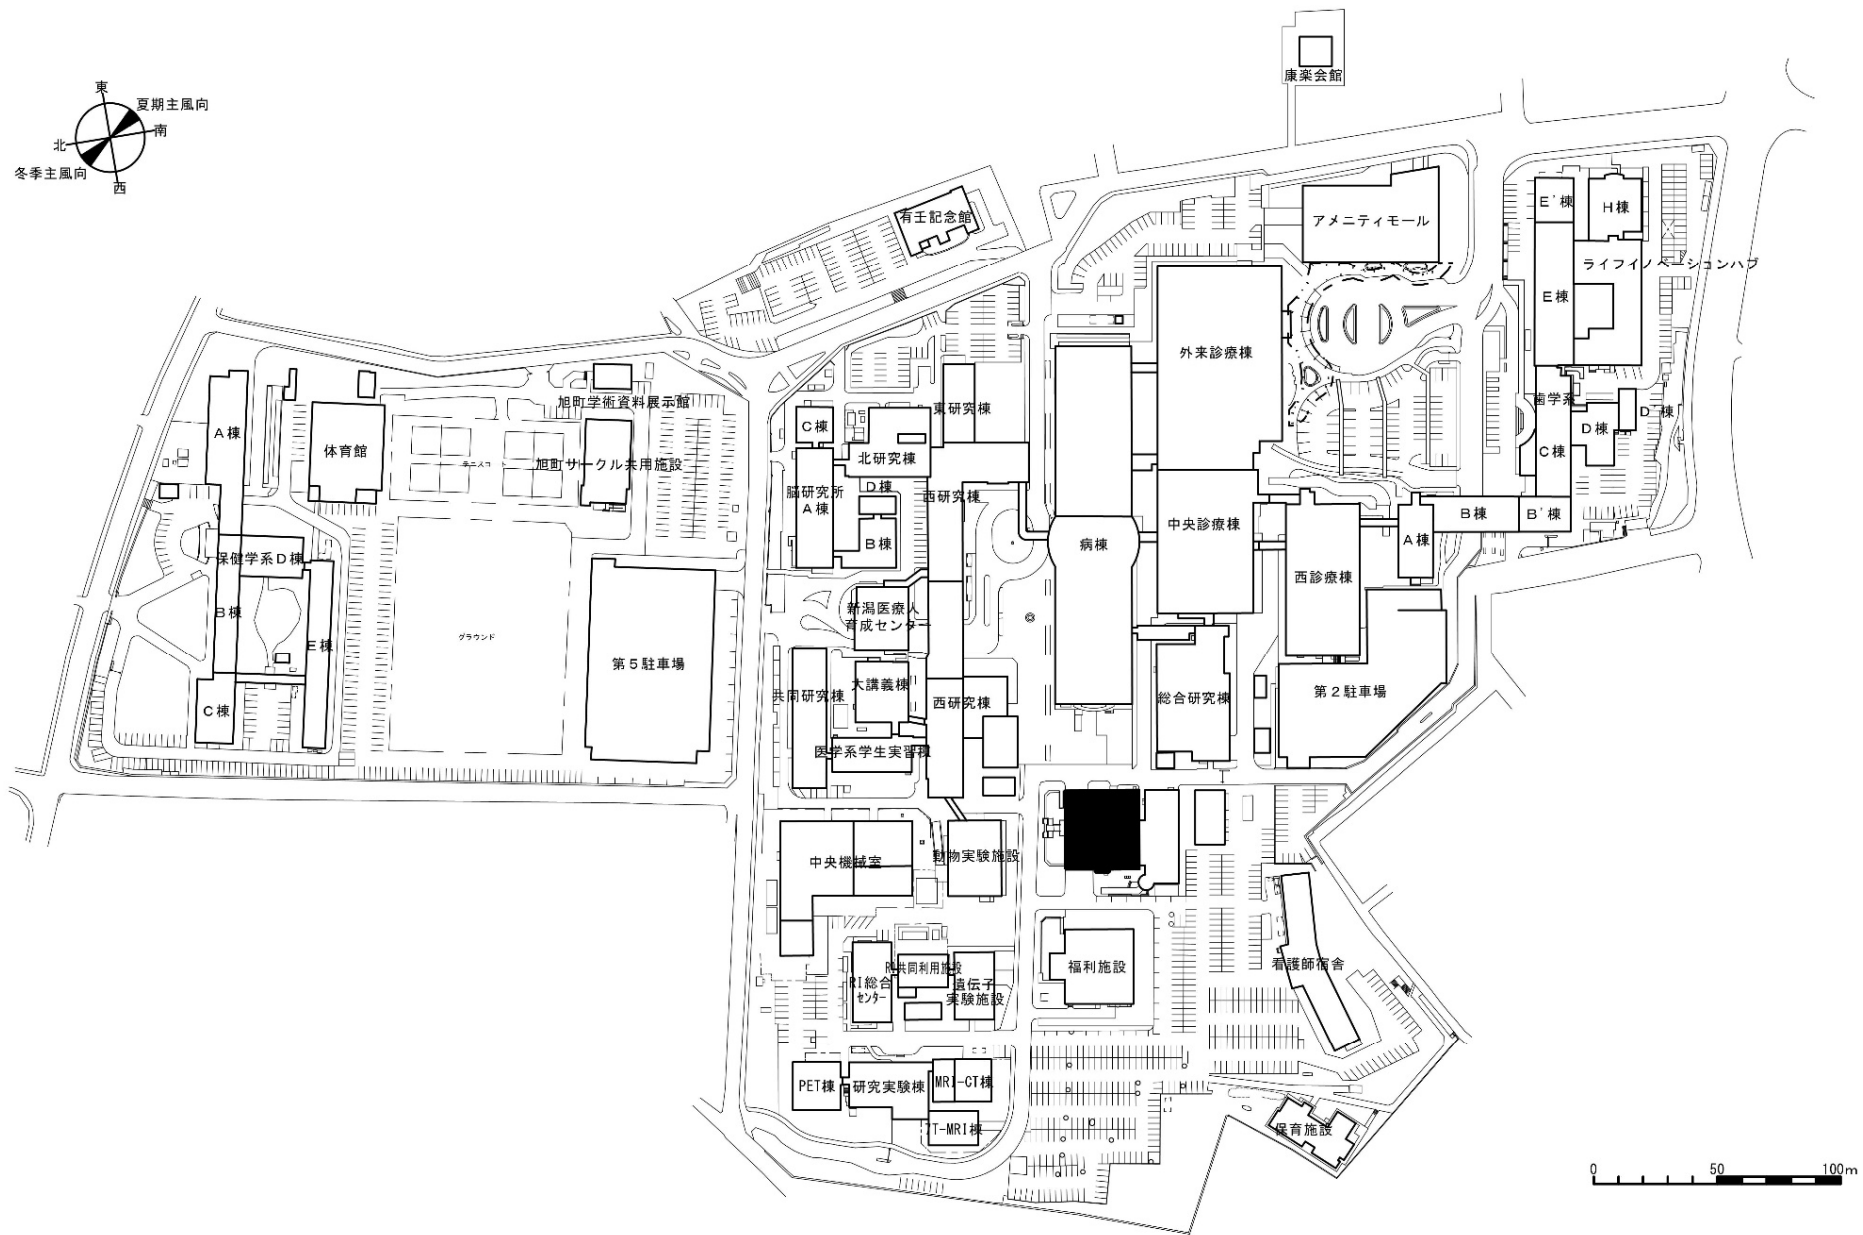

団地名	003 旭町	事業名	新潟大学(旭町)図書館改修	配置図	1/3,000
-----	--------	-----	---------------	-----	---------


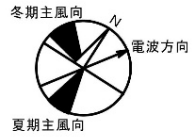


屋外給排水設備の更新範囲

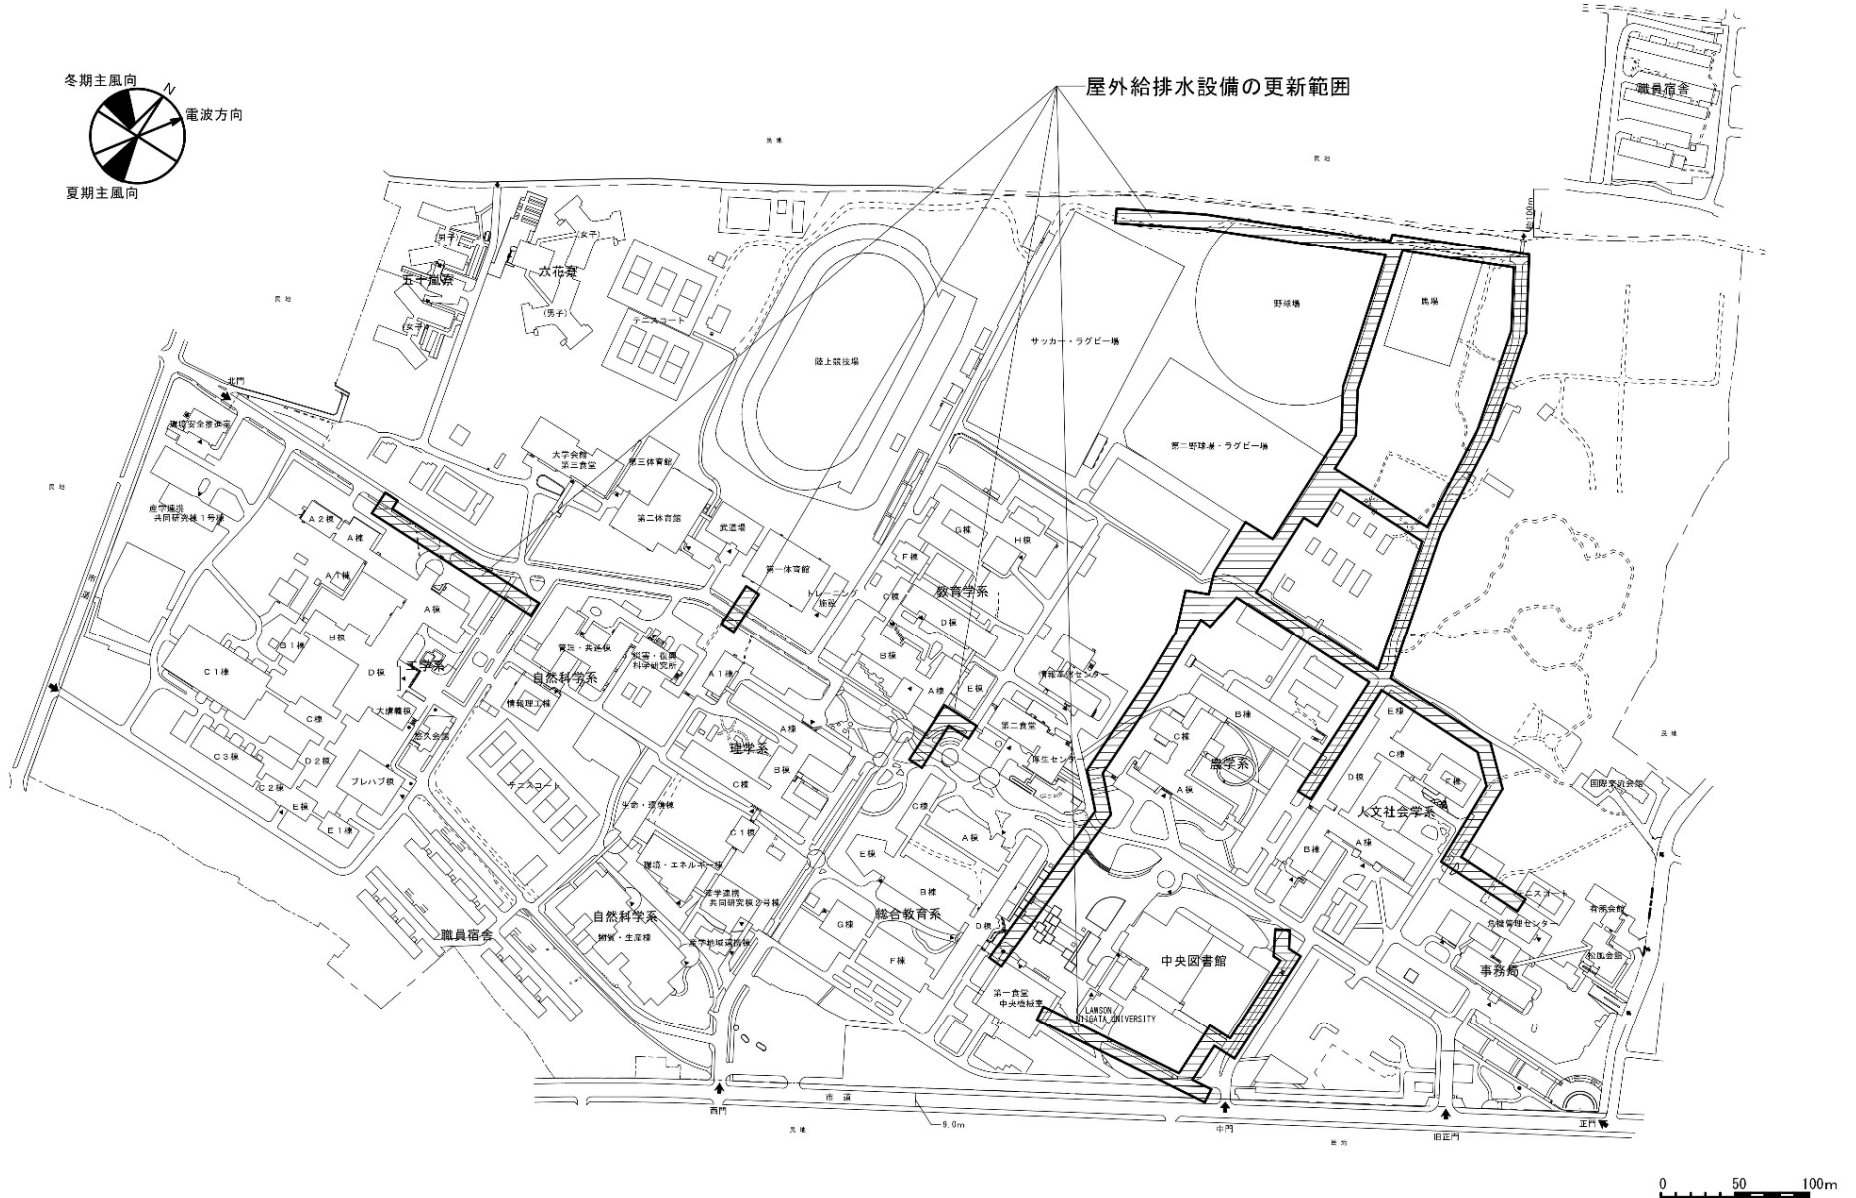


団地名	001五十嵐	事業名	新潟大学(五十嵐)ライフライン再生(給排水設備)	配置図	1/5,000
-----	--------	-----	--------------------------	-----	---------




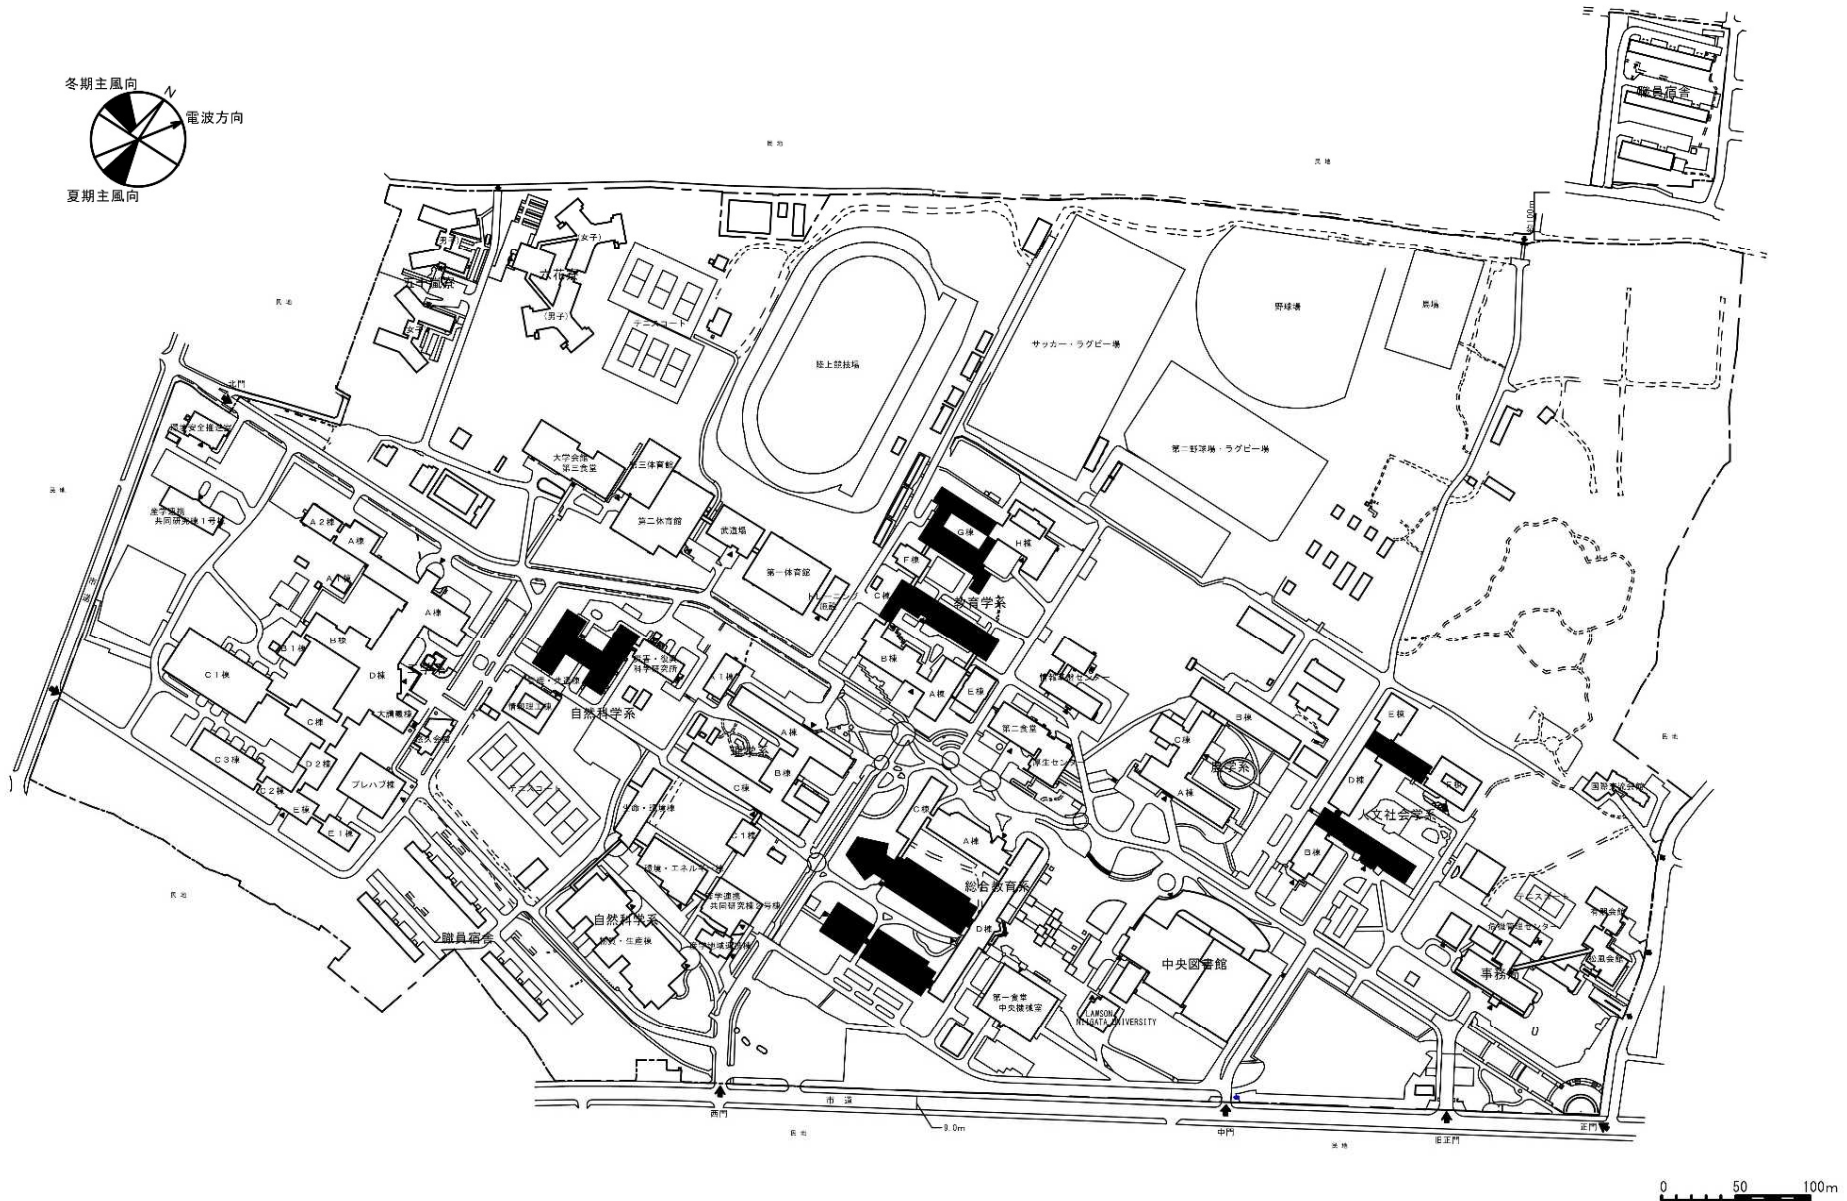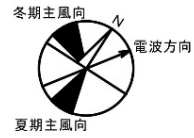



団地名	001 五十嵐	事業名	新潟大学(五十嵐他)基幹・環境整備(衛生対策等)	配置図	1/5,000
-----	---------	-----	--------------------------	-----	---------

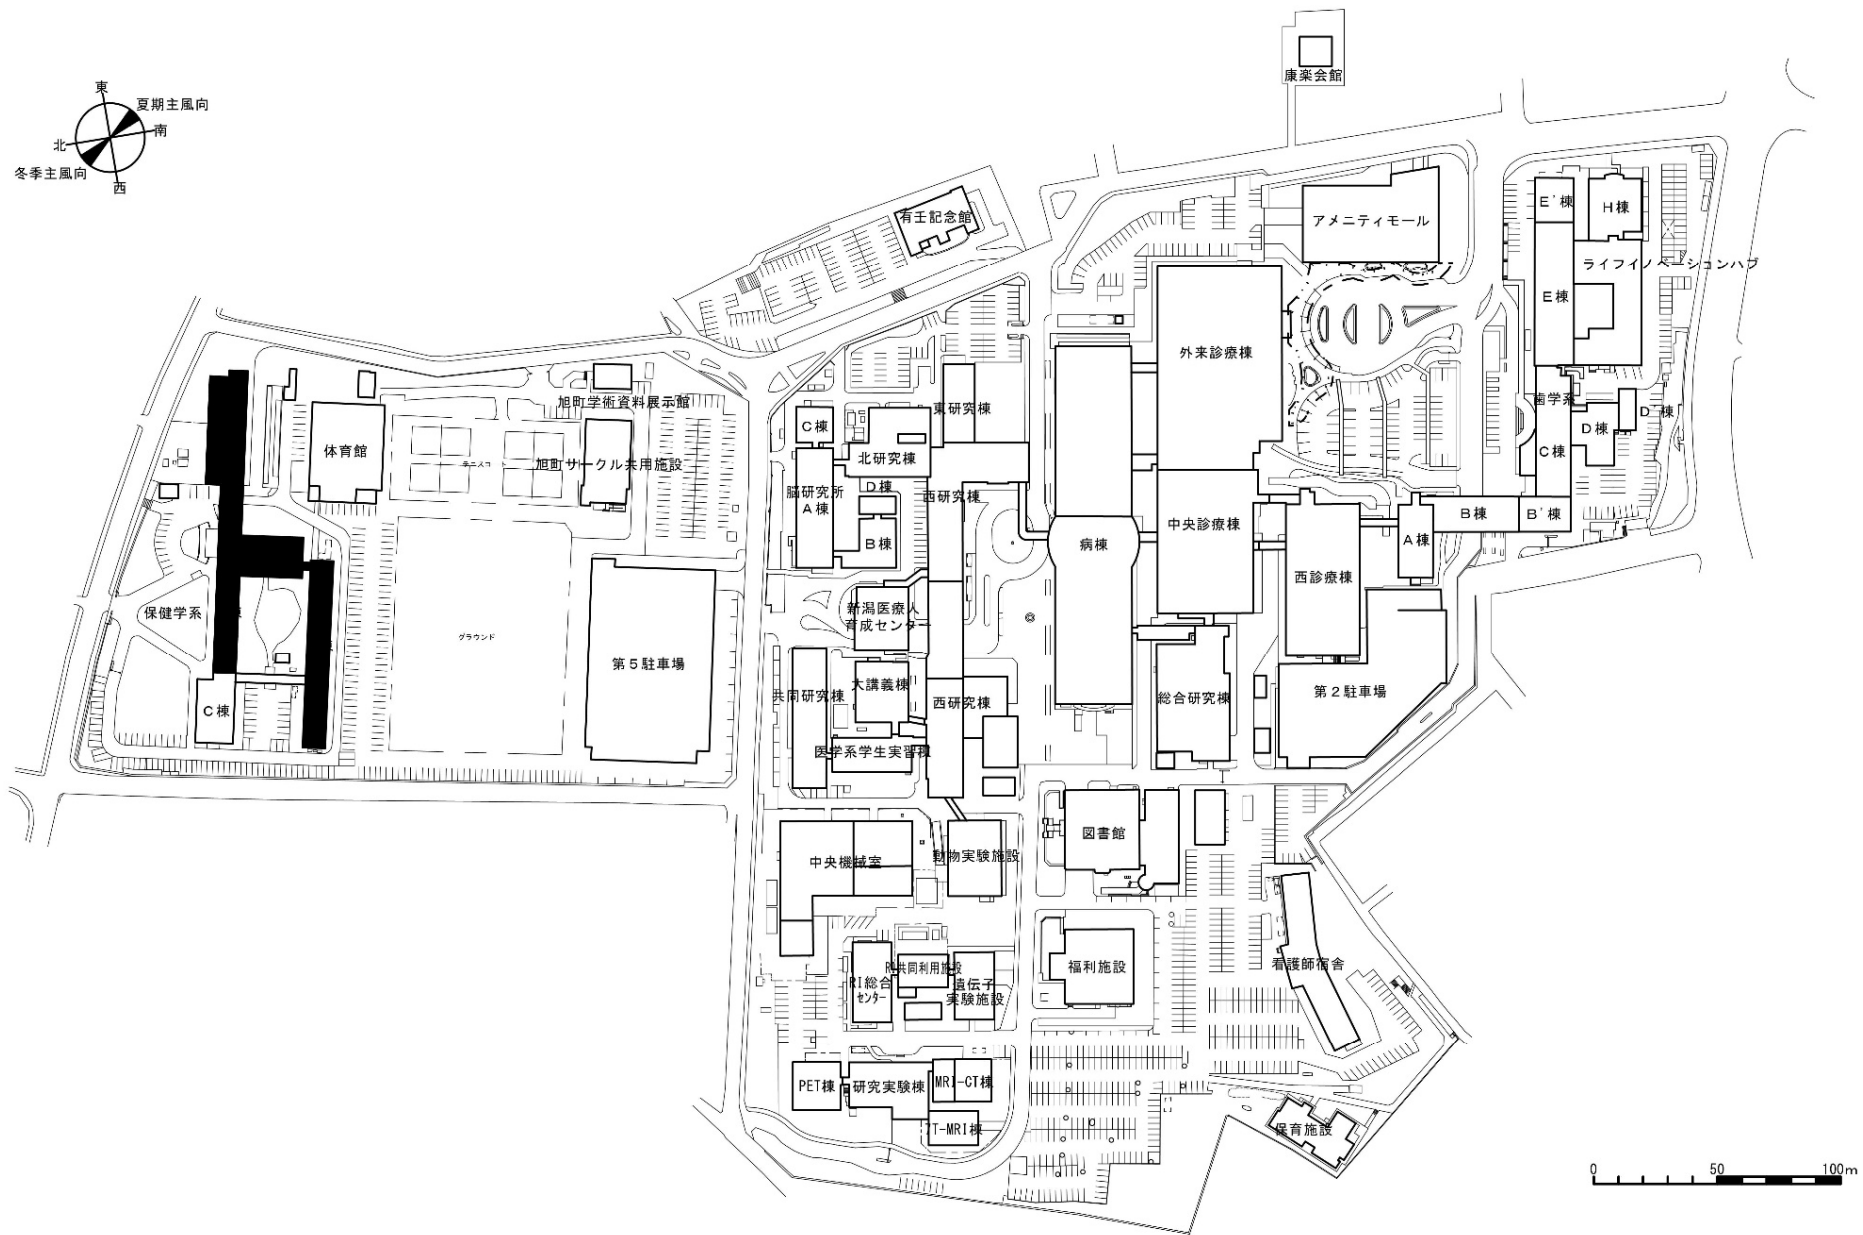


団地名	003 旭町	事業名	新潟大学(五十嵐他)基幹・環境整備(衛生対策等)	配置図	1/3,000
-----	--------	-----	--------------------------	-----	---------

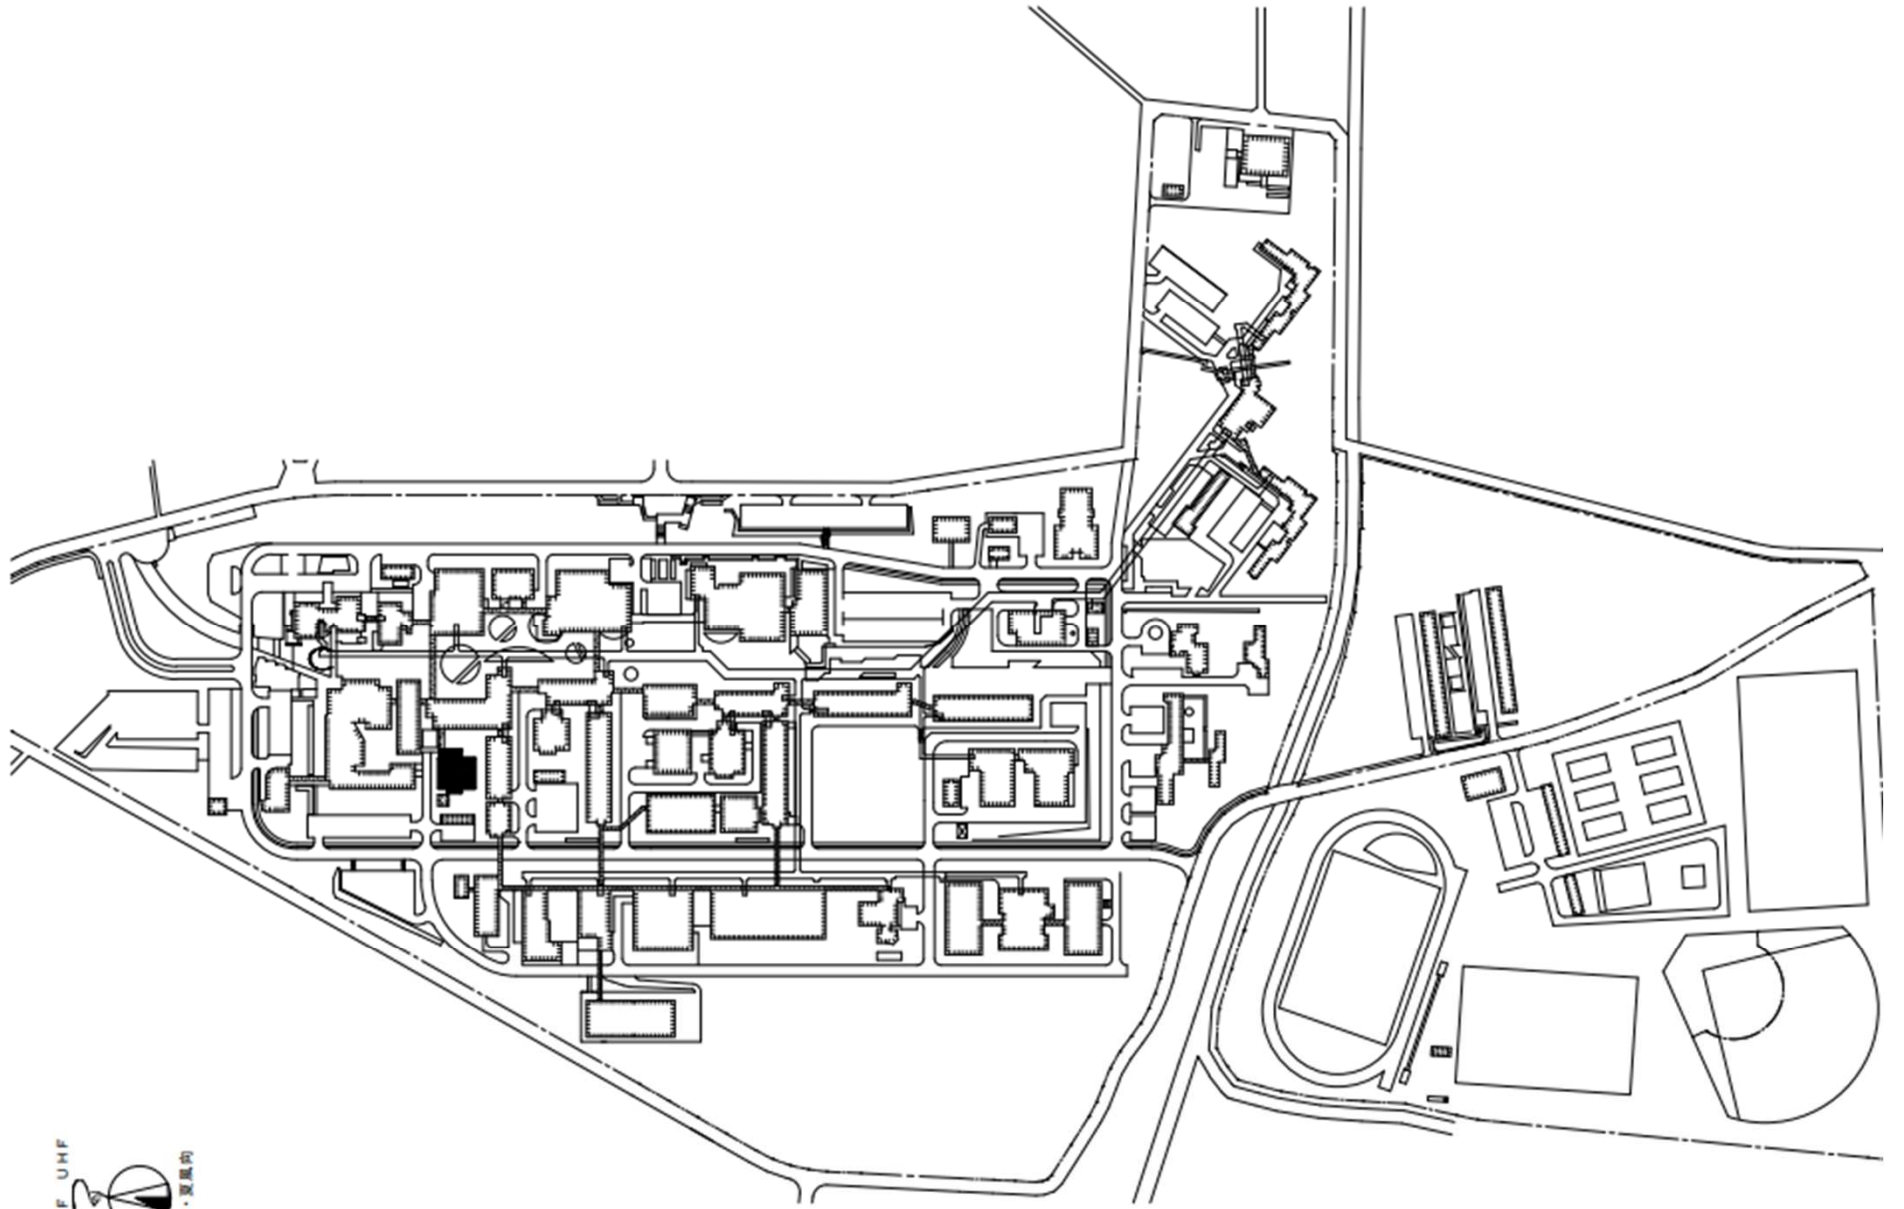


団地名	001 上富岡町	事業名	長岡技術科学大学(上富岡町)実験実習棟改修(物質材料系)	配置図	1/4,500
-----	----------	-----	------------------------------	-----	---------

 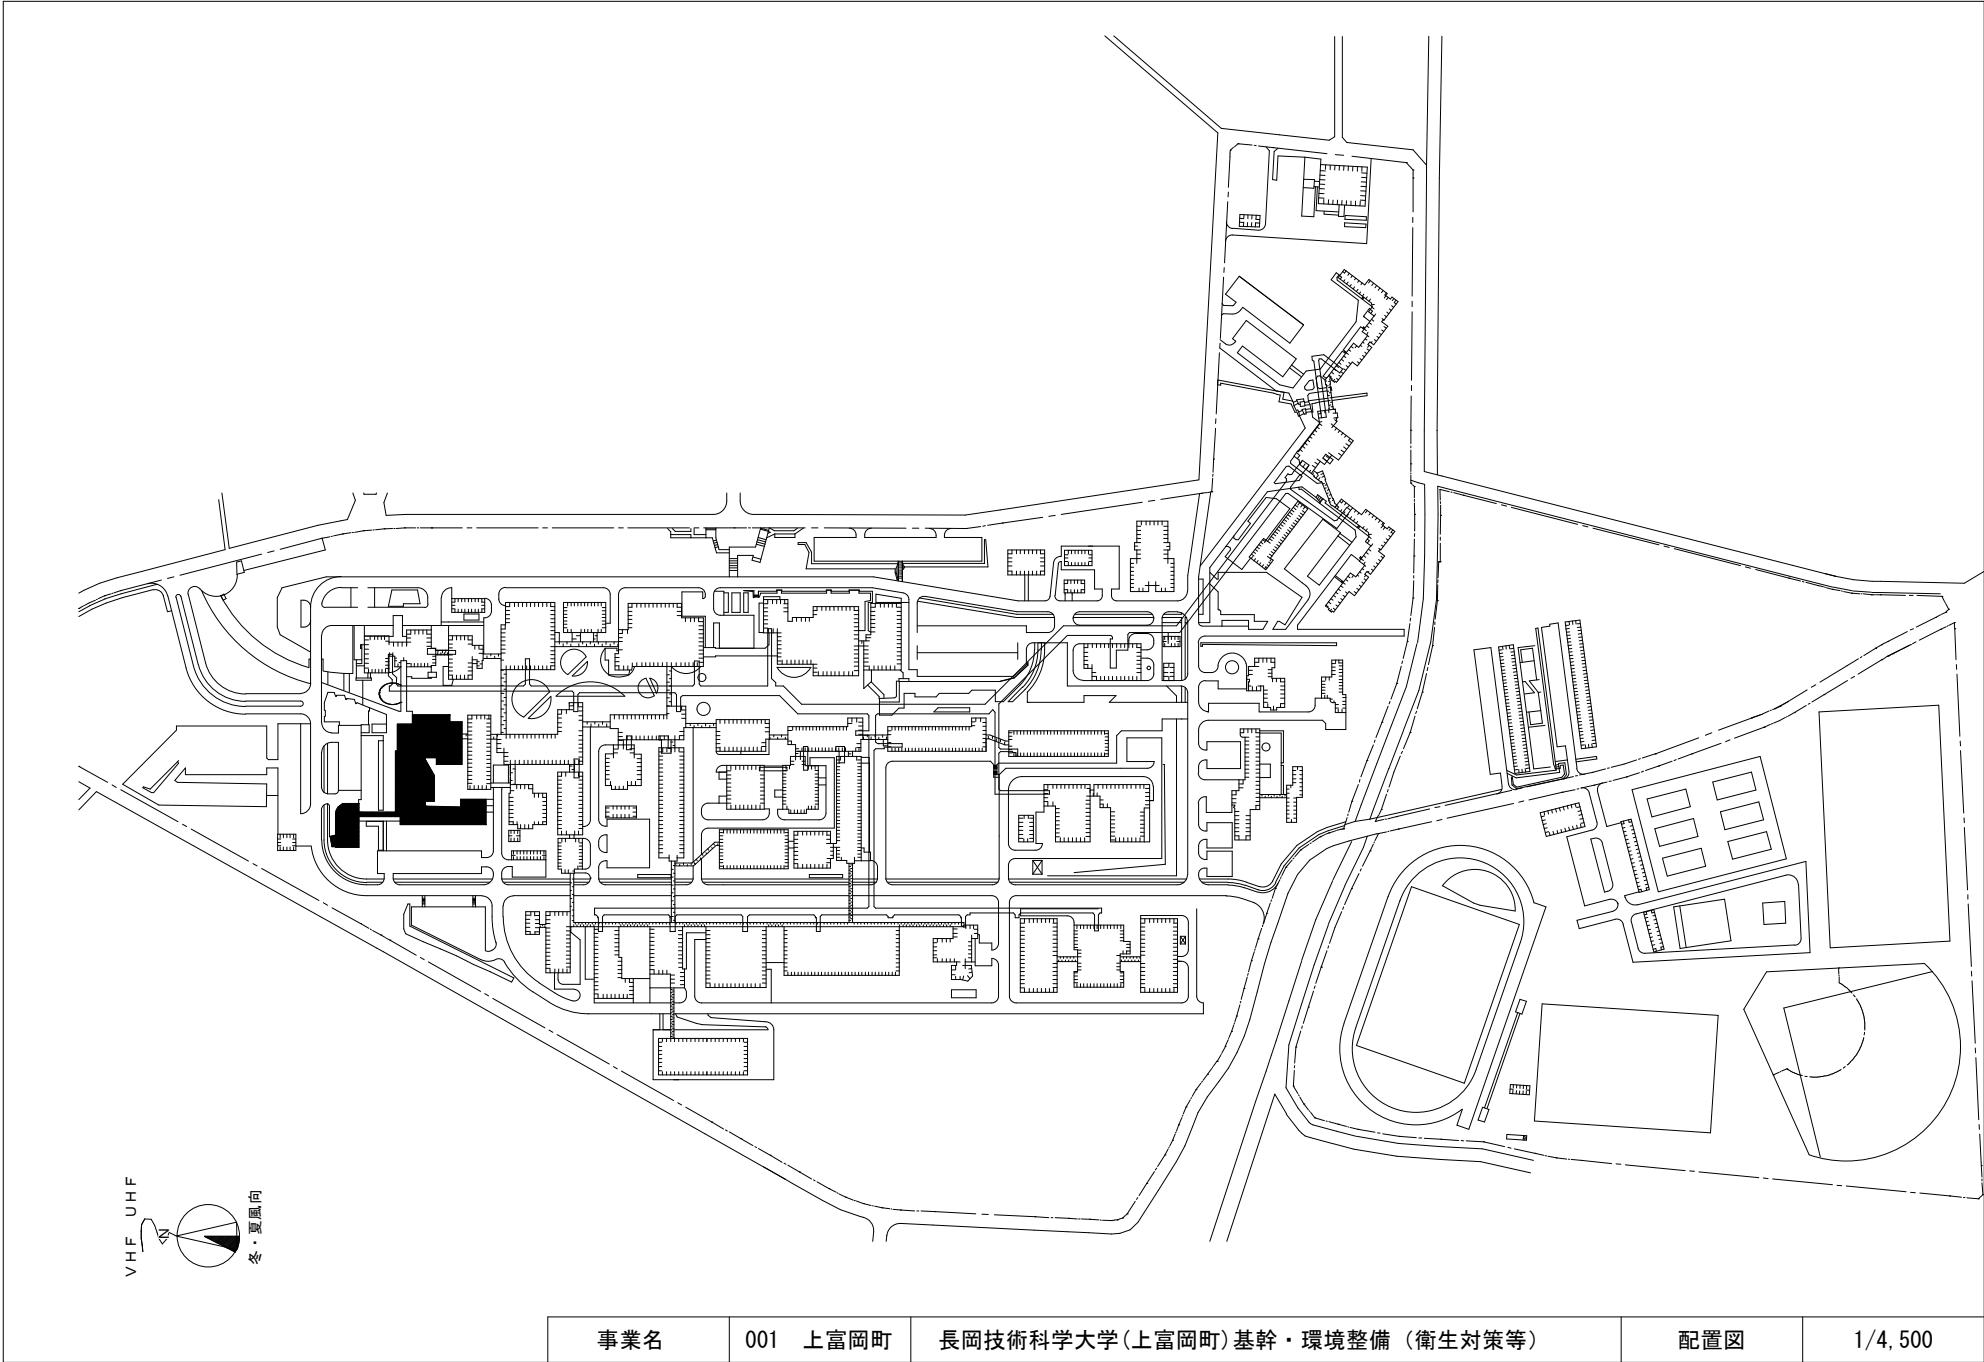


事業名	001 上富岡町	長岡技術科学大学(上富岡町)基幹・環境整備 (衛生対策等)	配置図	1/4,500
-----	----------	-------------------------------	-----	---------

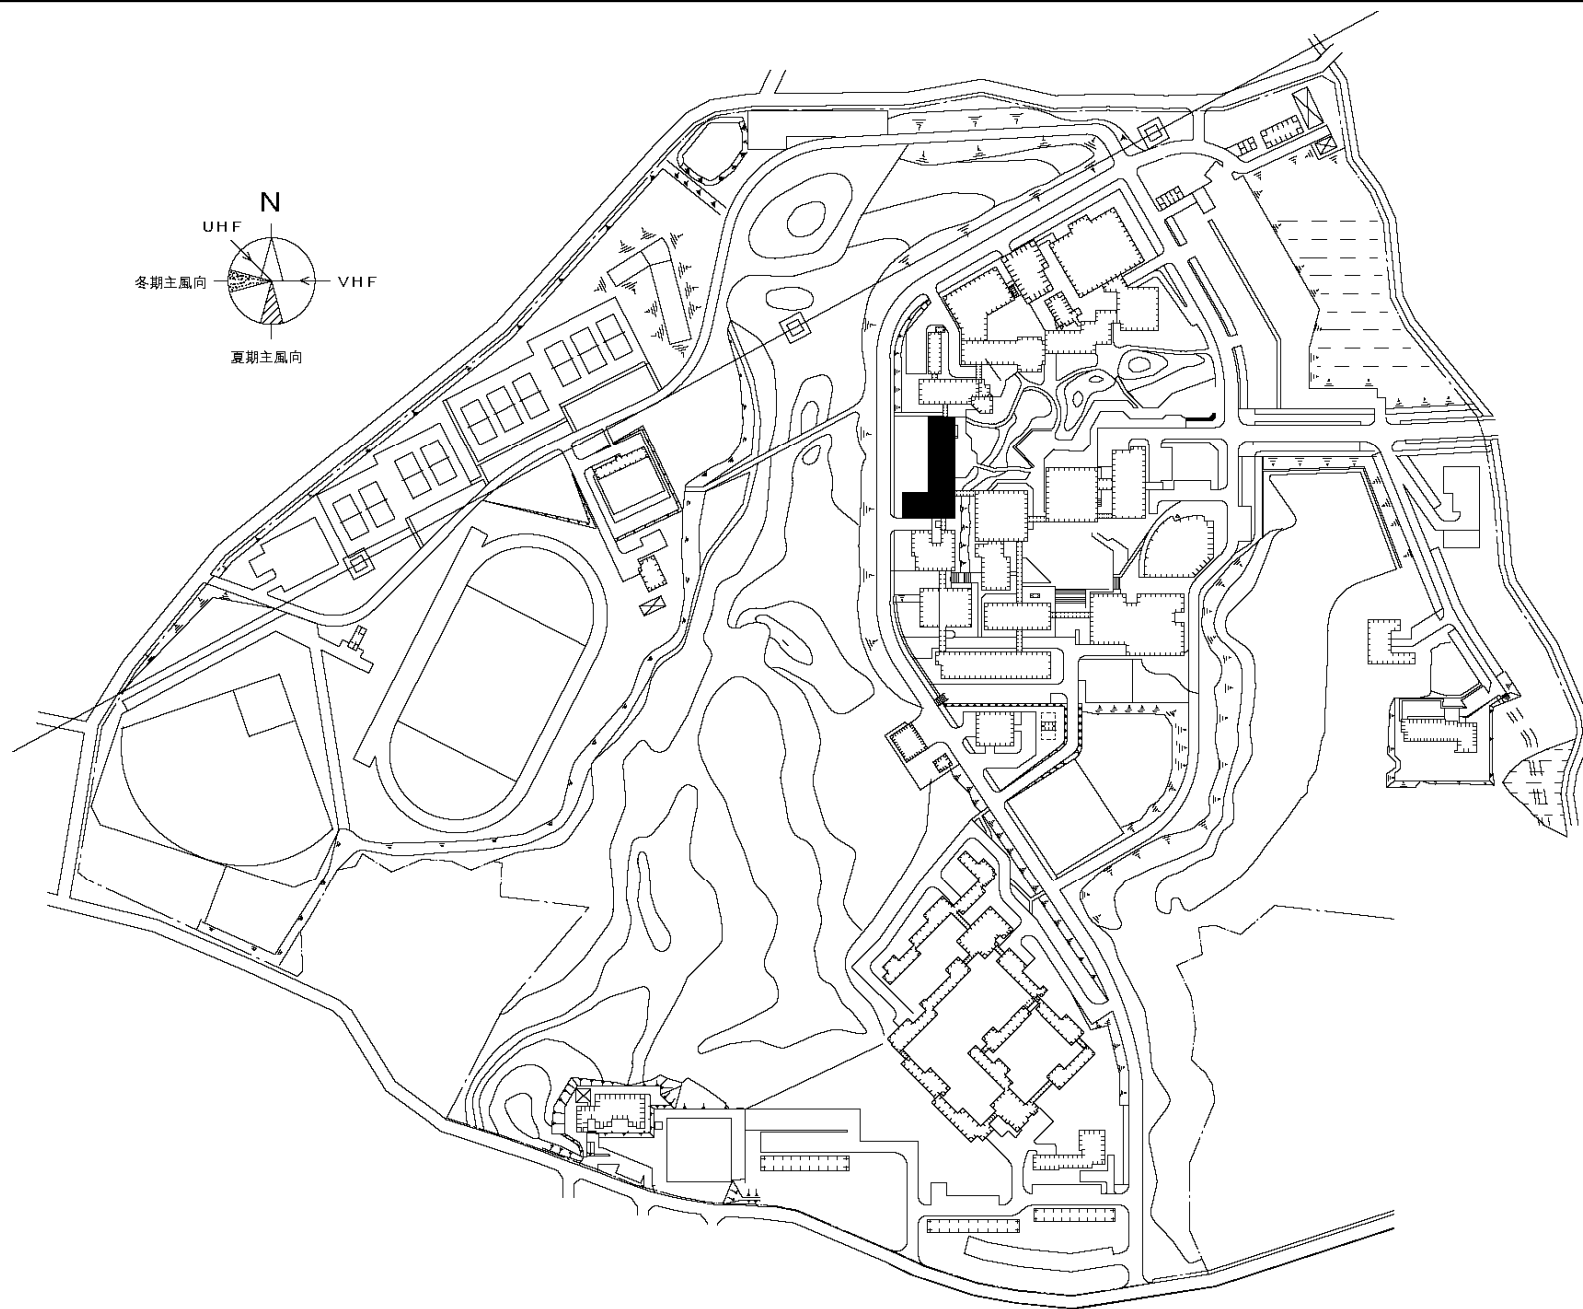

団地名	001 山屋敷	事業名	上越教育大学(山屋敷)総合研究棟改修(人文系)	配置図	1/4,000
-----	---------	-----	-------------------------	-----	---------

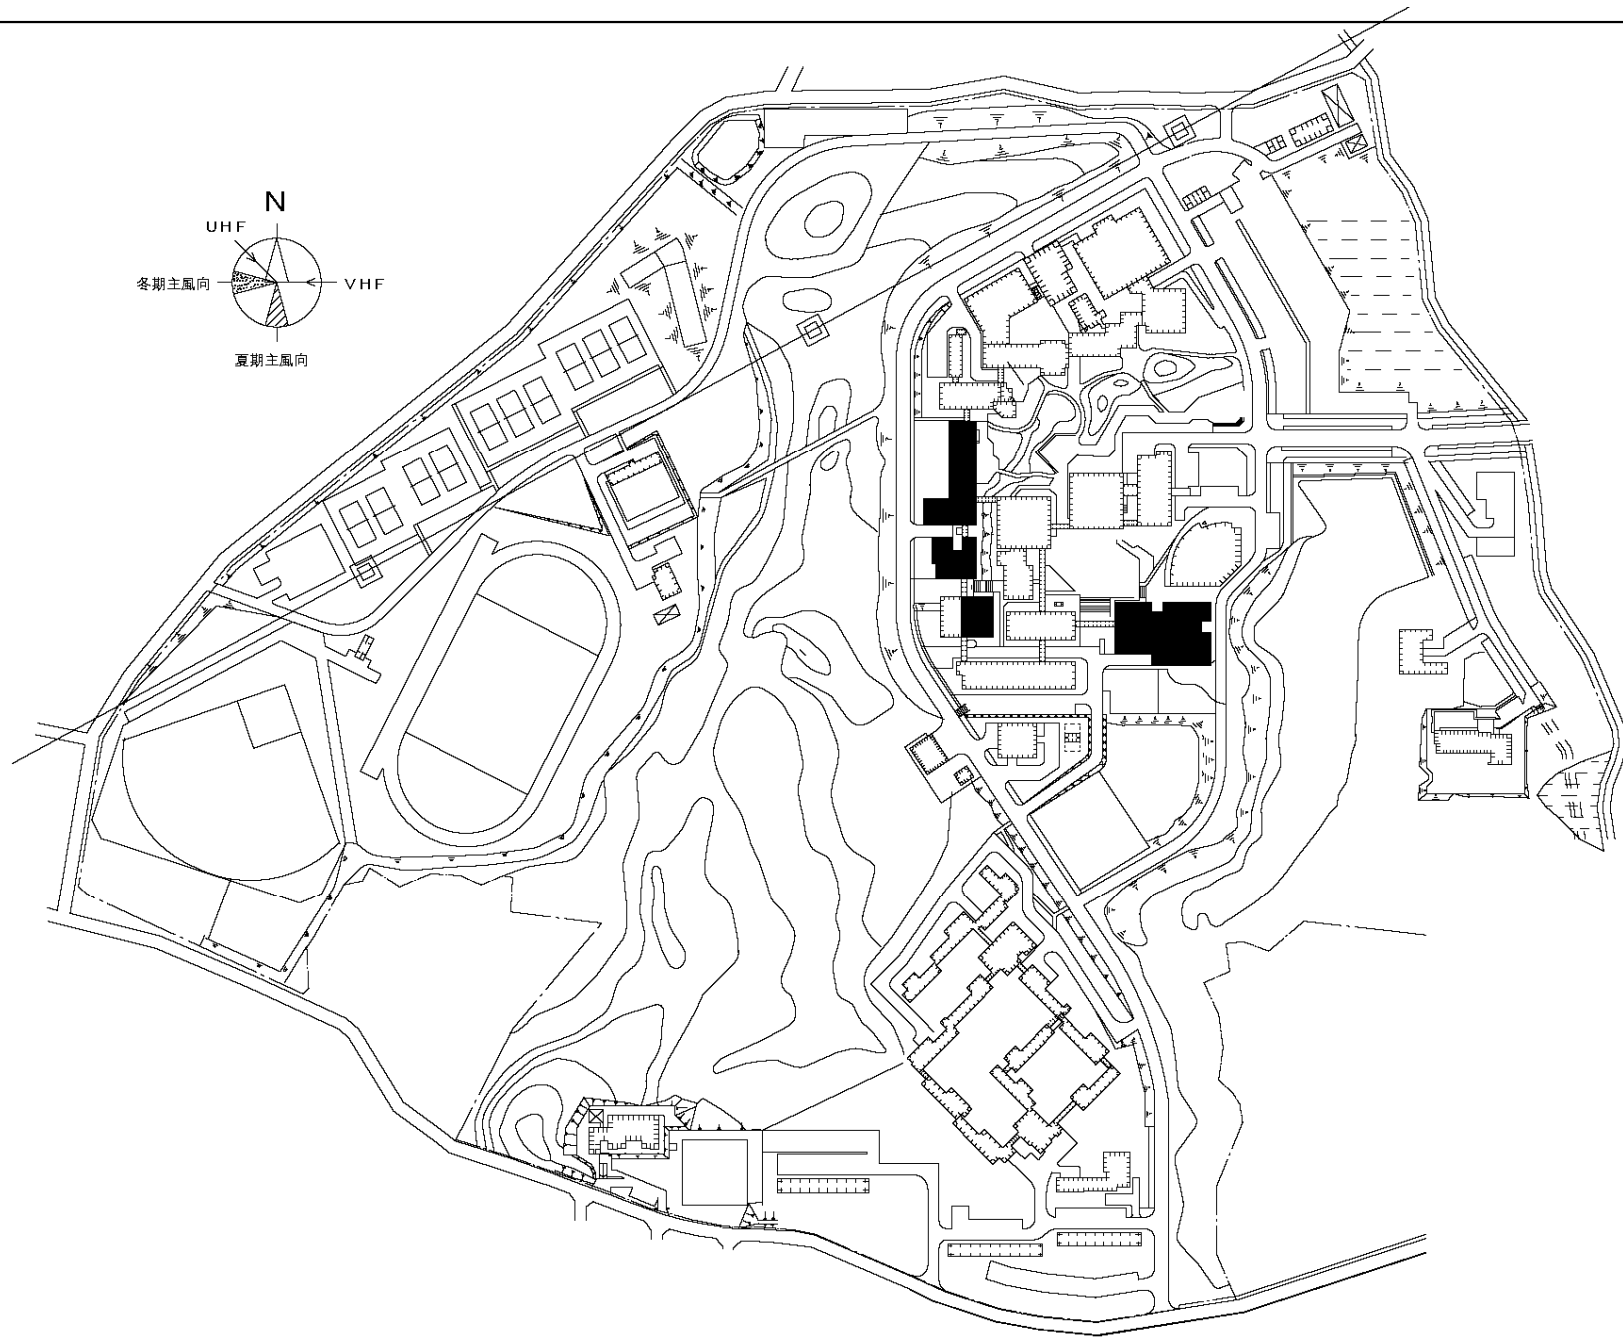


団地名	001 山屋敷	事業名	上越教育大学(山屋敷)基幹・環境整備(衛生対策等)	配置図	1/4,000
-----	---------	-----	---------------------------	-----	---------

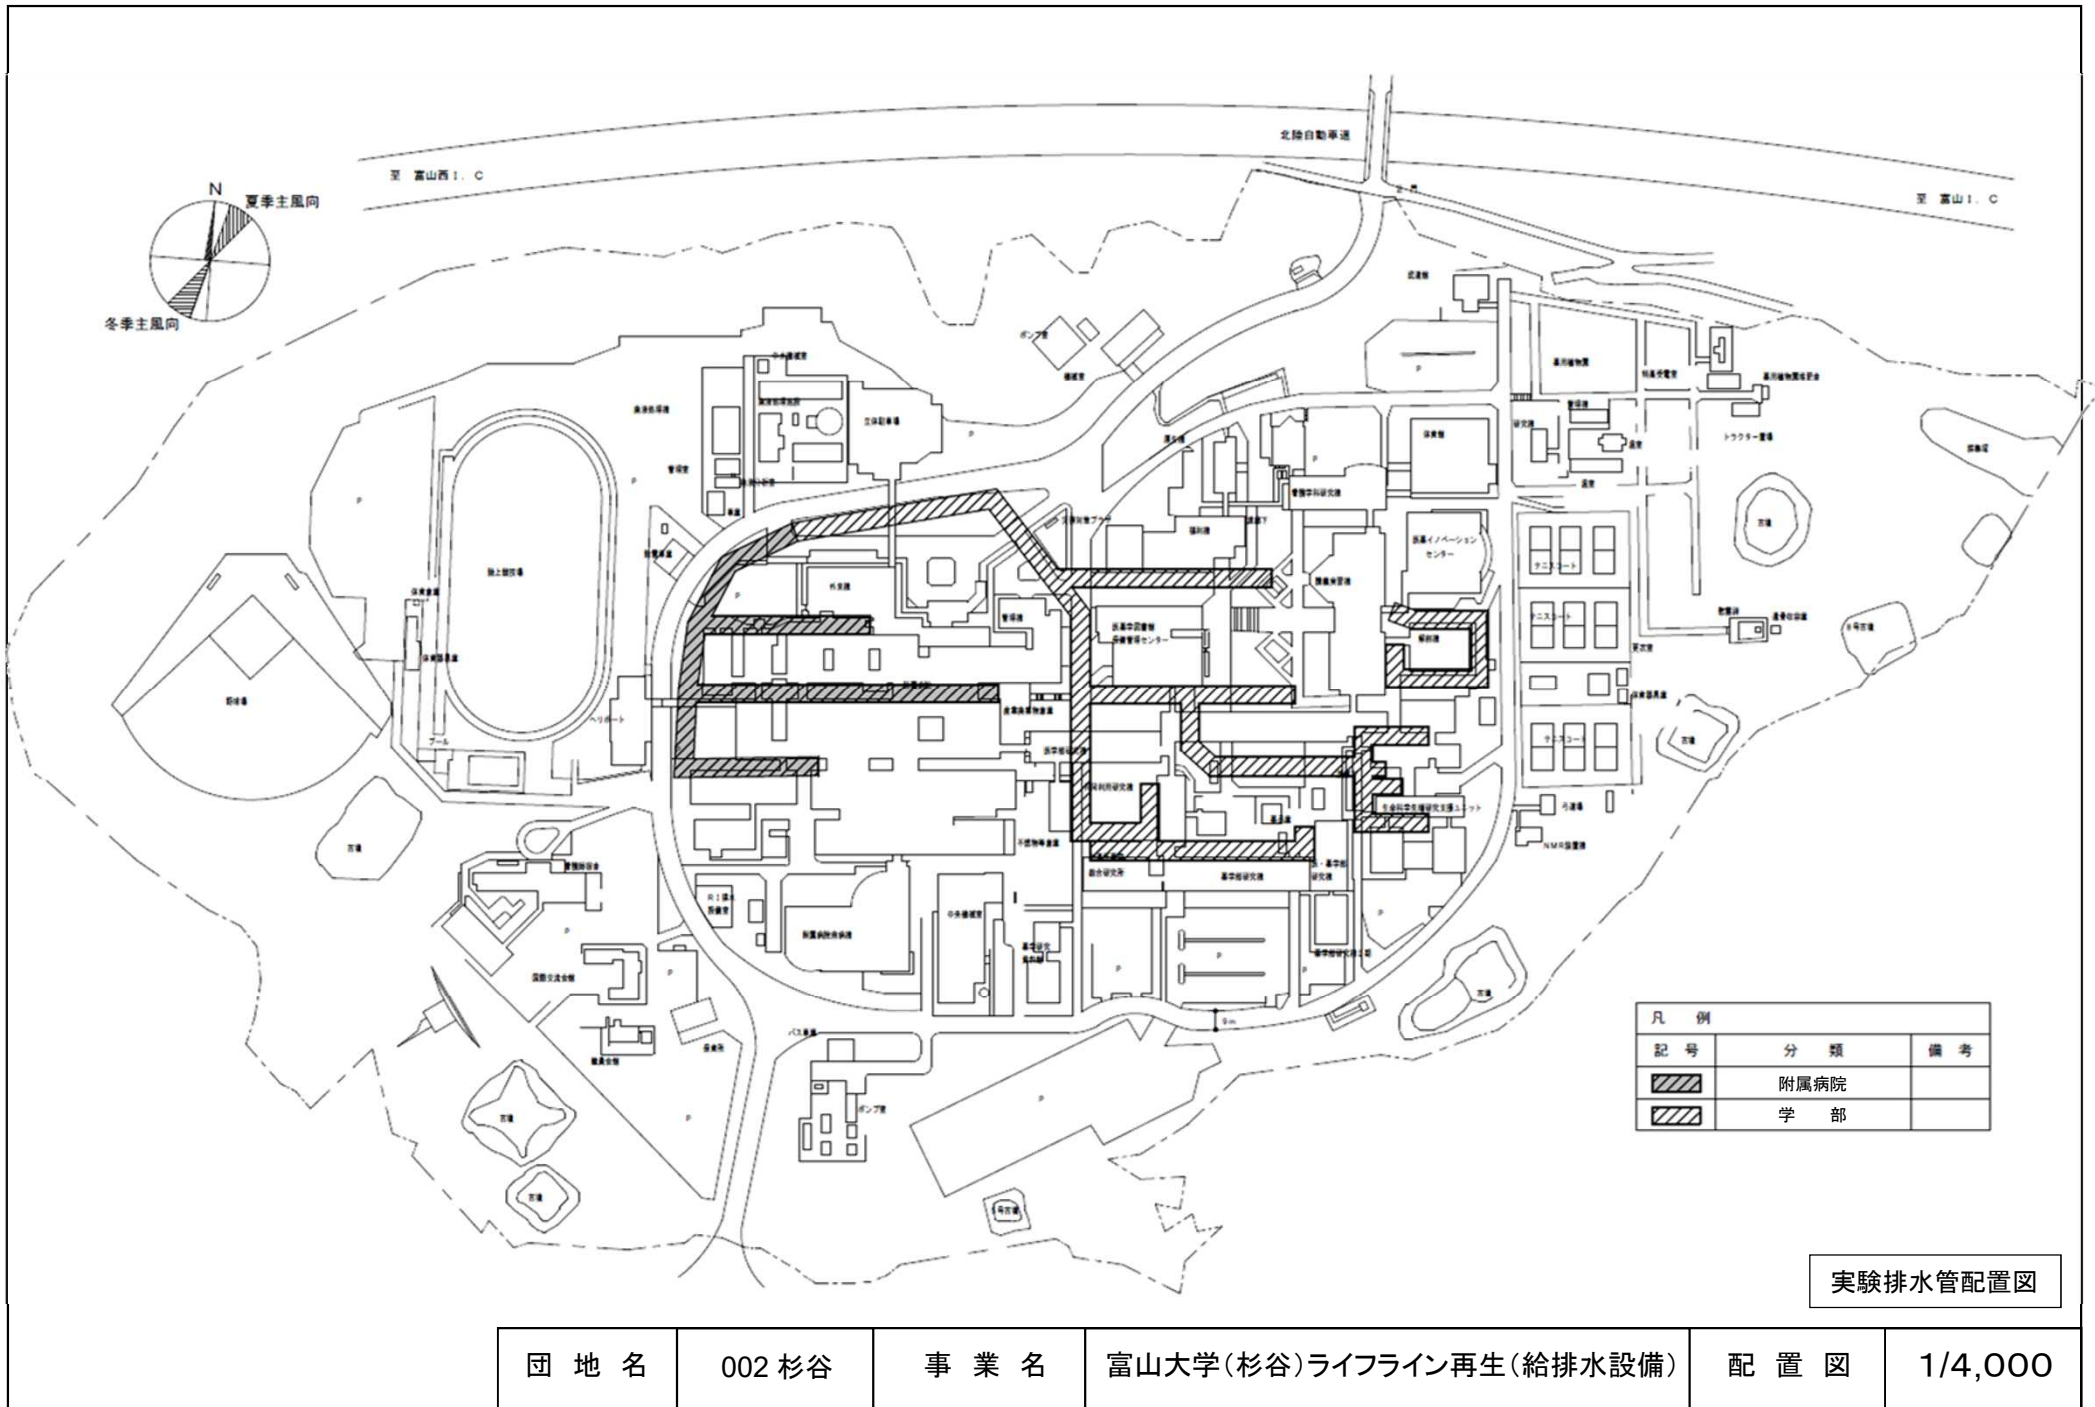

凡例		
記号	分類	備考
	附属病院	
	学部	

実験排水管配置図

団地名	002 杉谷	事業名	富山大学(杉谷)ライフライン再生(給排水設備)	配置図	1/4,000
-----	--------	-----	-------------------------	-----	---------

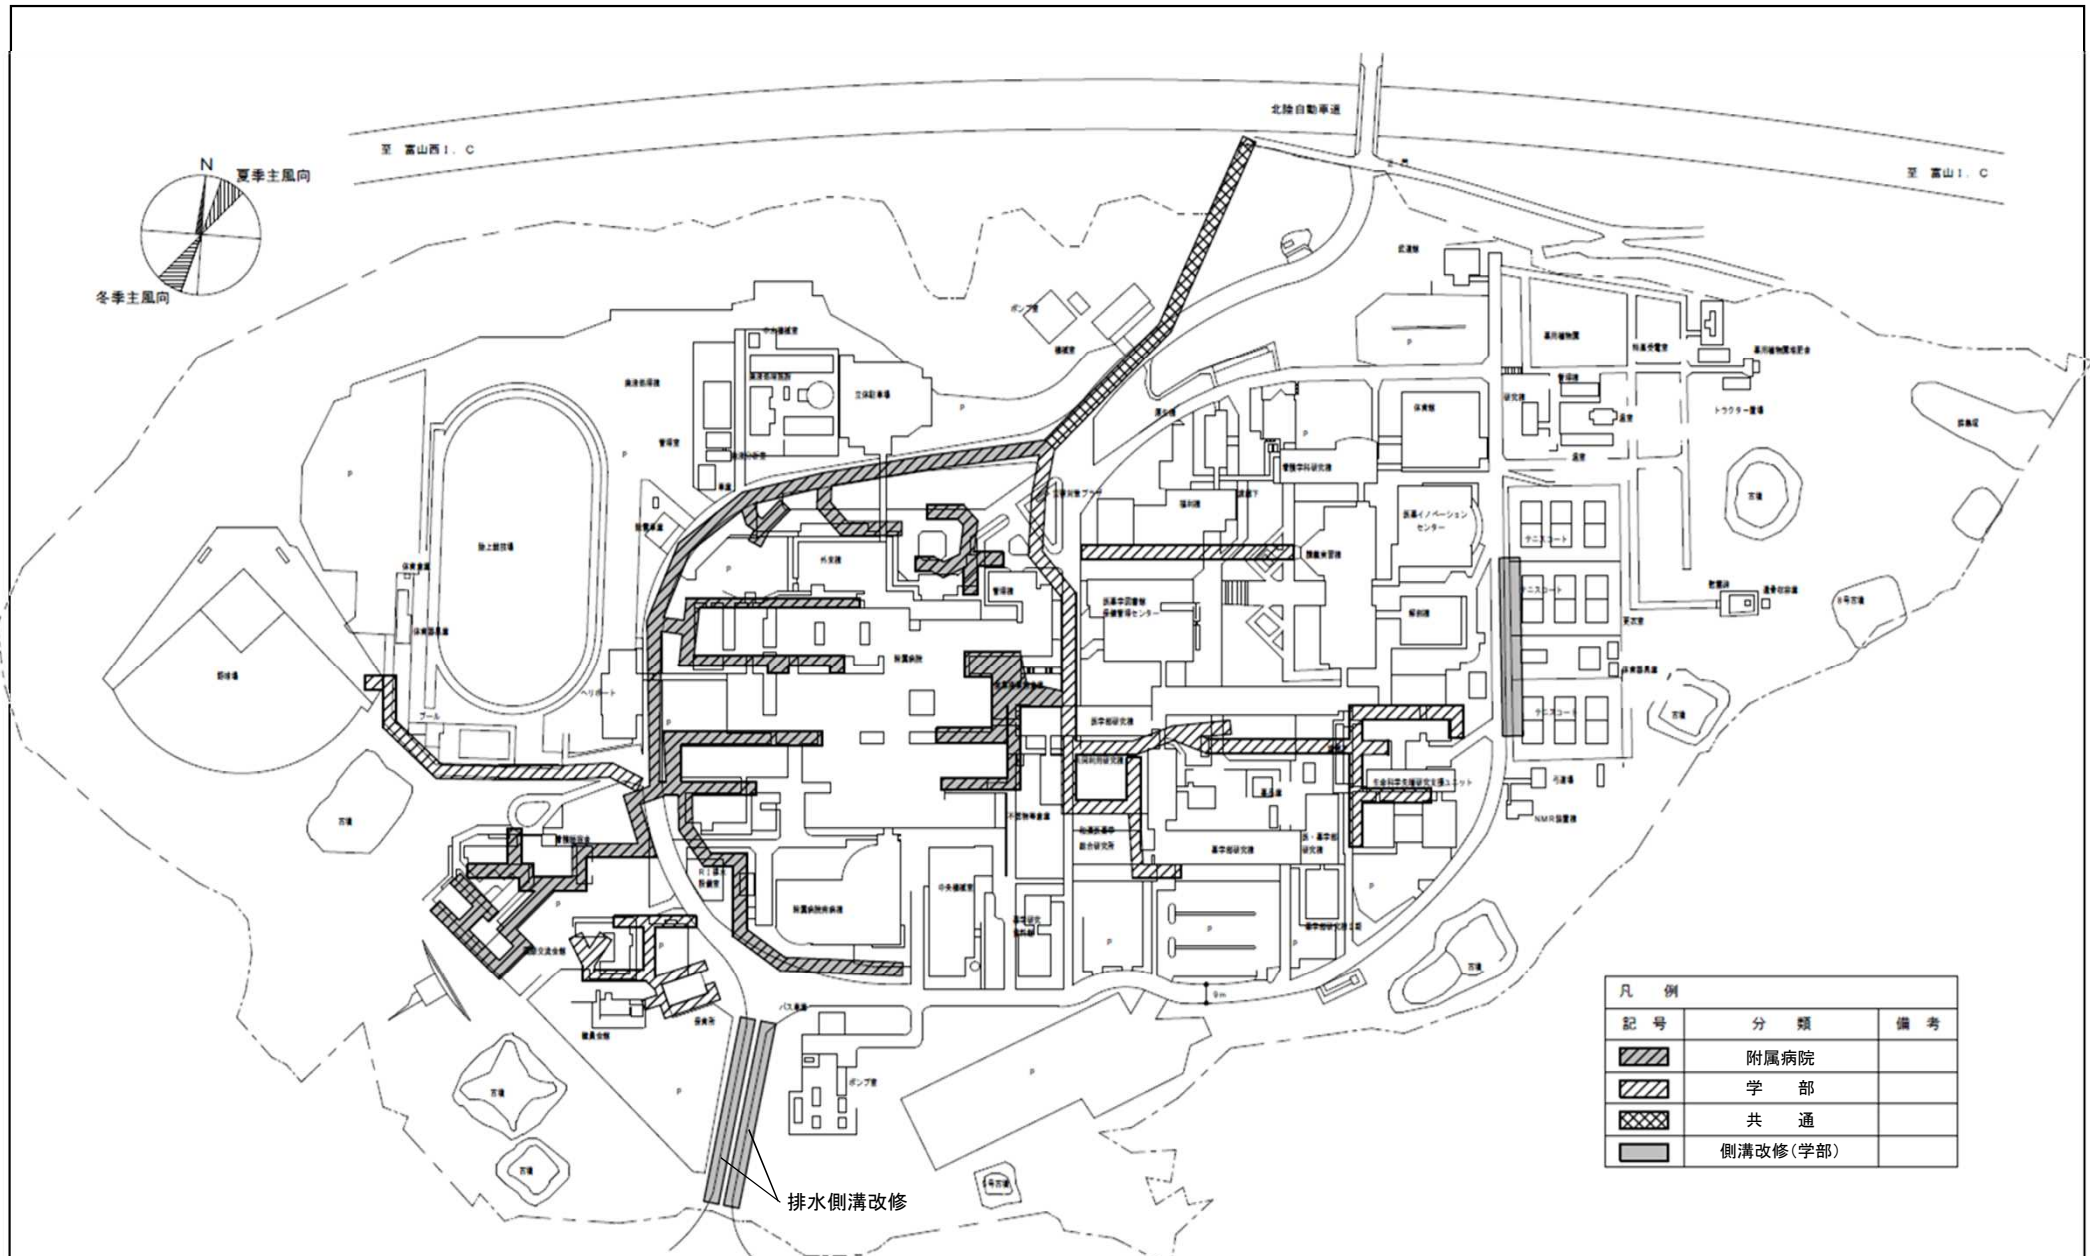


凡例		
記号	分類	備考
	附属病院	
	学部	
	共通	
	側溝改修(学部)	


雨水排水管配置図

団地名	002 杉谷	事業名	富山大学(杉谷)ライフライン再生(給排水設備)	配置図	1/4,000
-----	--------	-----	-------------------------	-----	---------




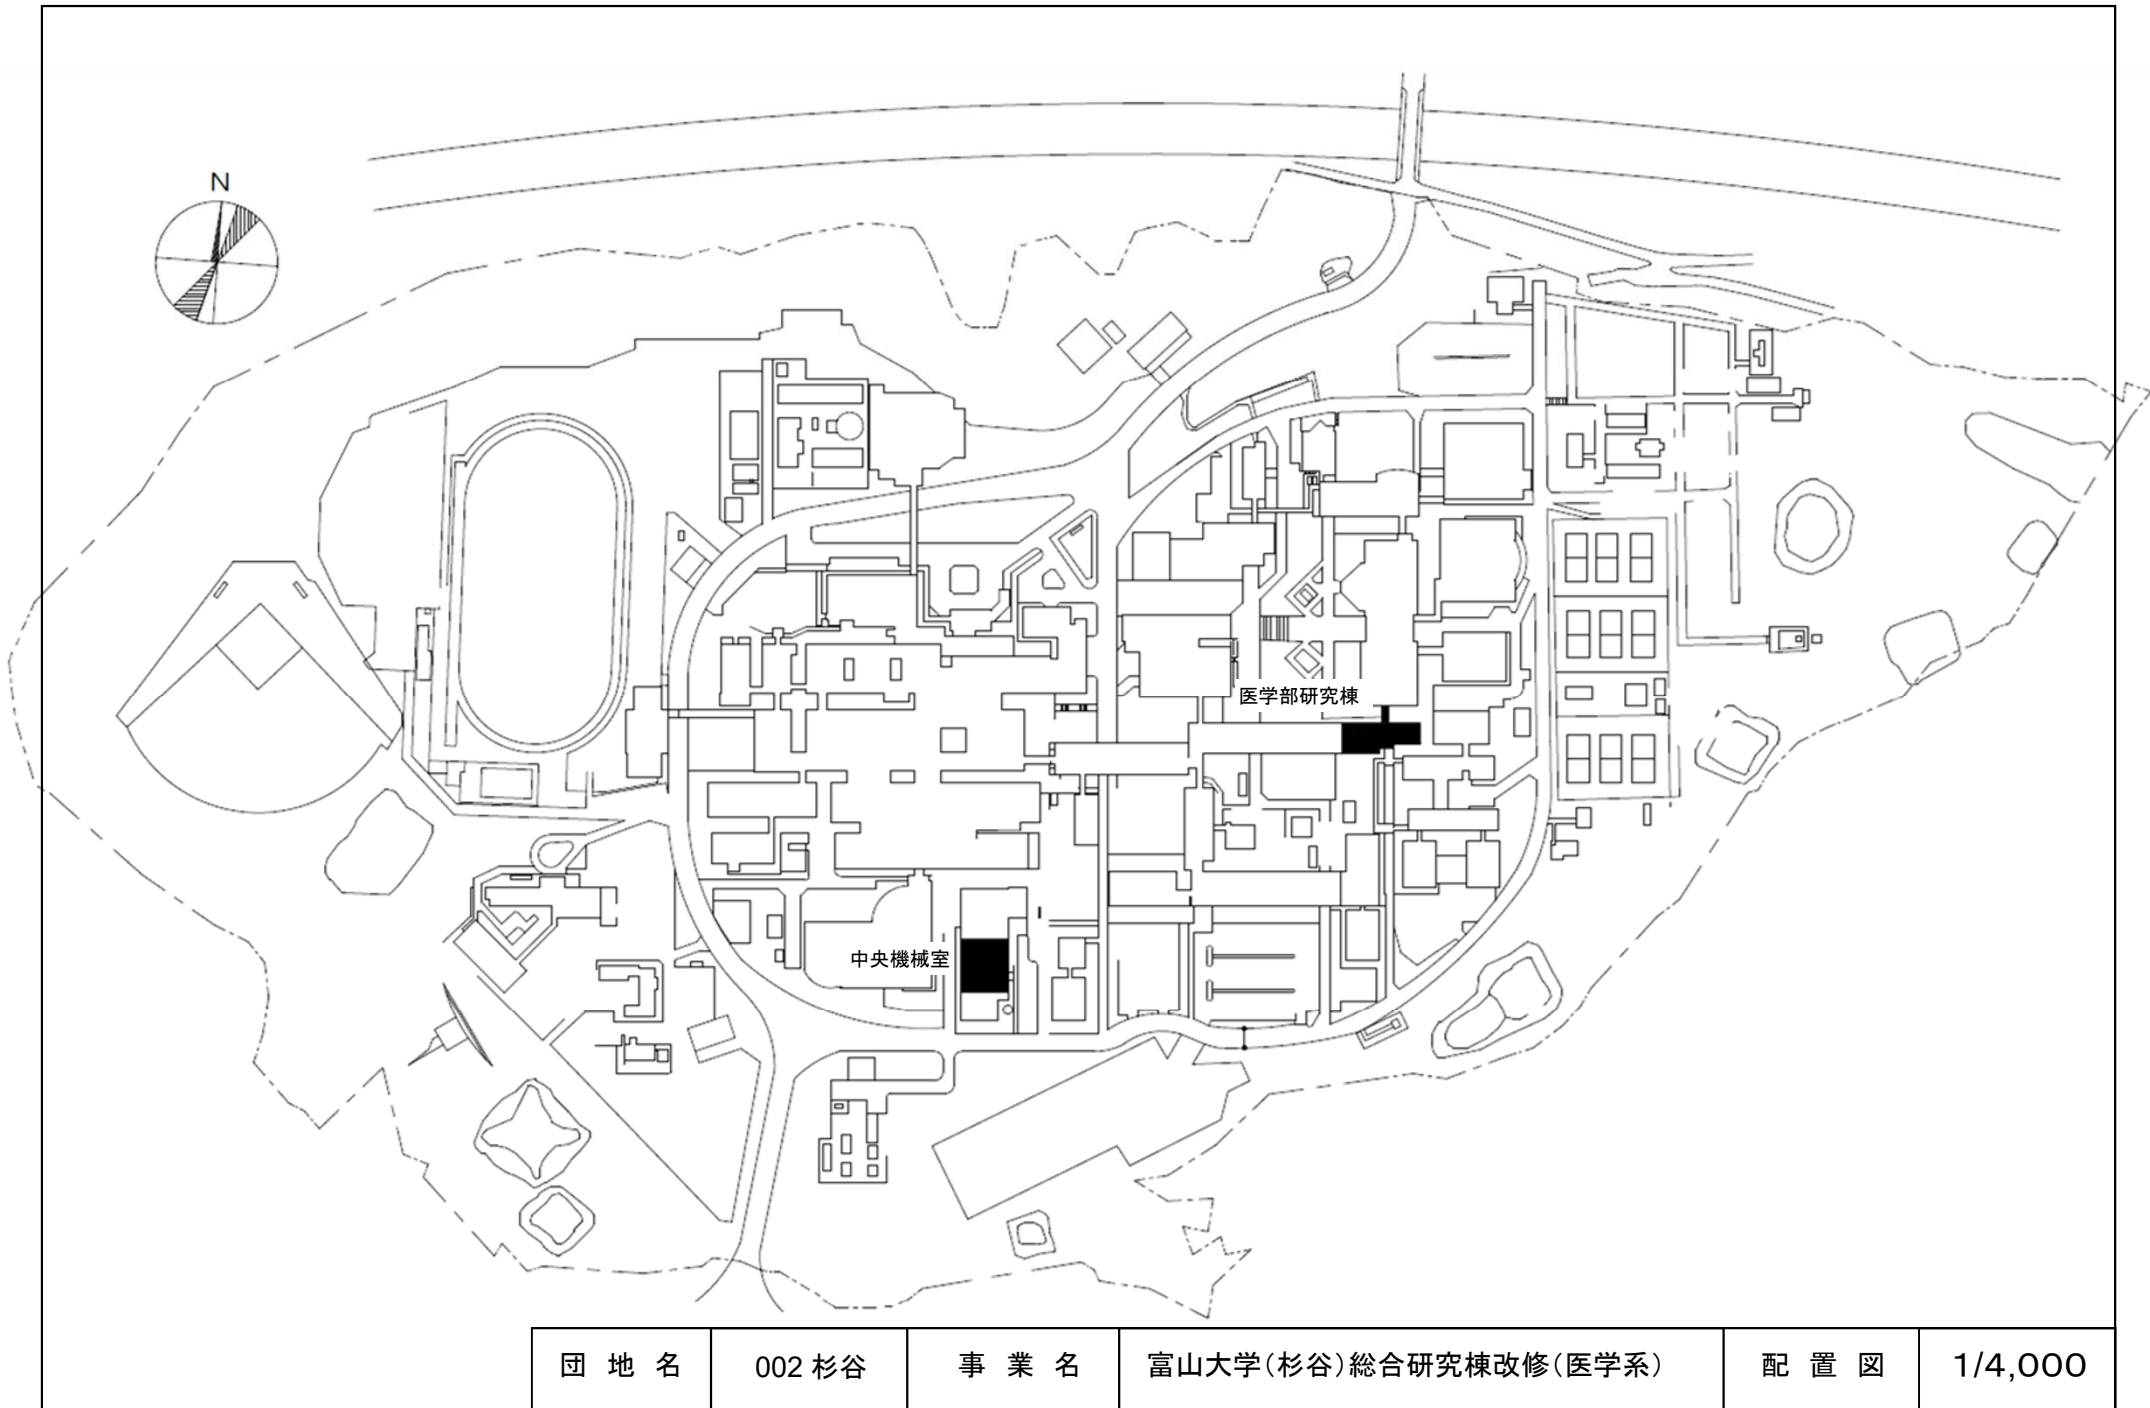


団地名	002 杉谷	事業名	富山大学(杉谷)総合研究棟改修(医学系)	配置図	1/4,000
-----	--------	-----	----------------------	-----	---------

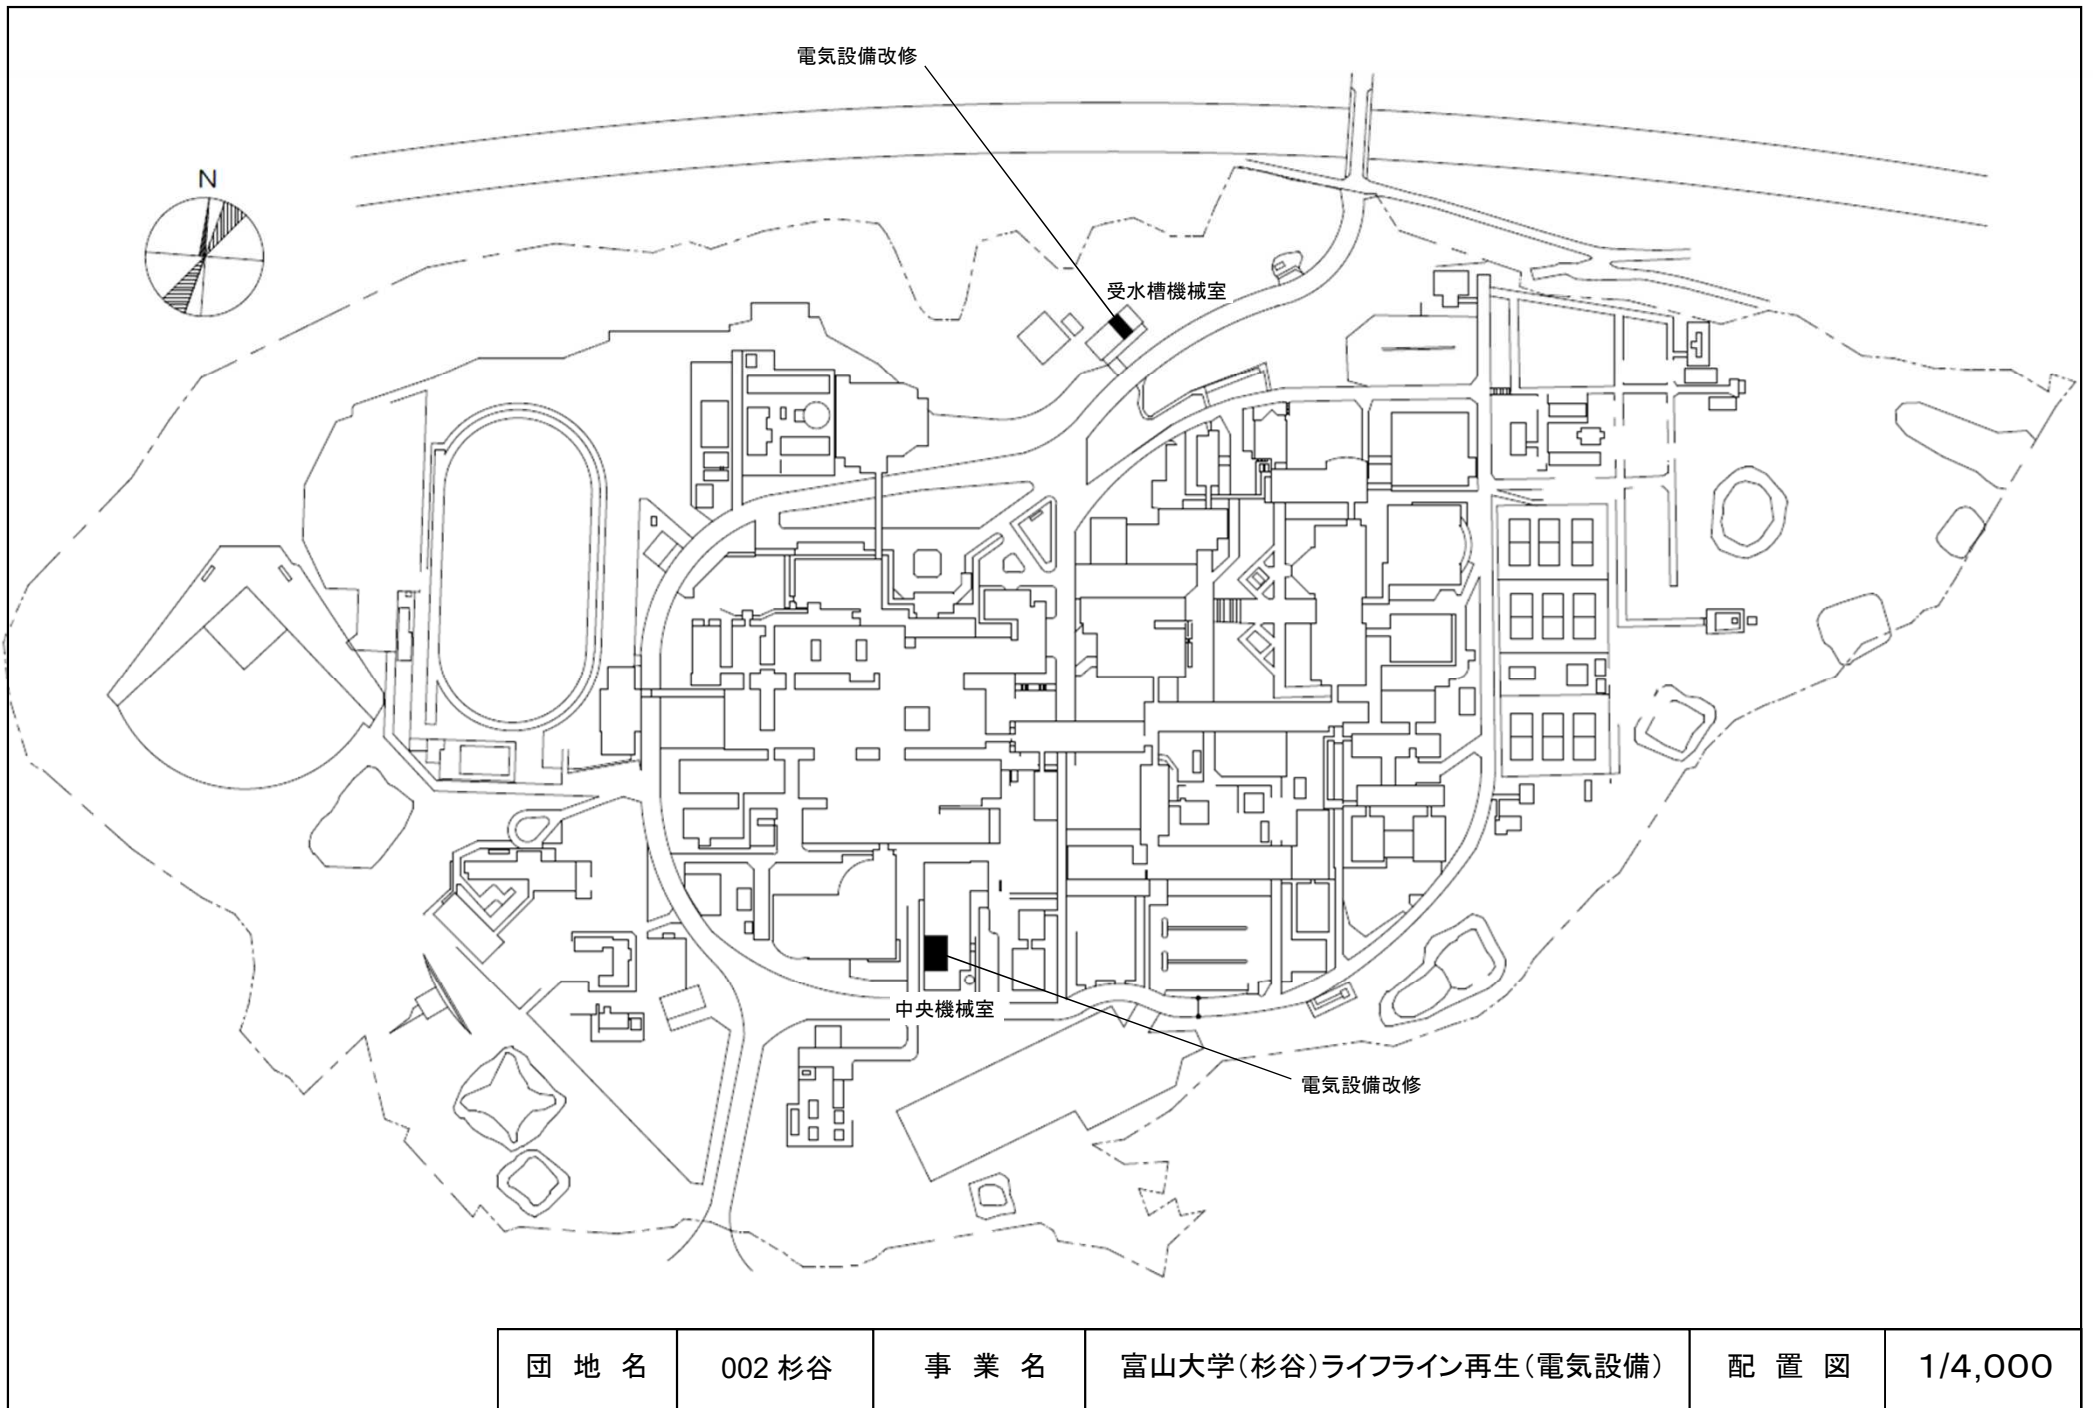


団地名	002 杉谷	事業名	富山大学(杉谷)ライフライン再生(電気設備)	配置図	1/4,000
-----	--------	-----	------------------------	-----	---------

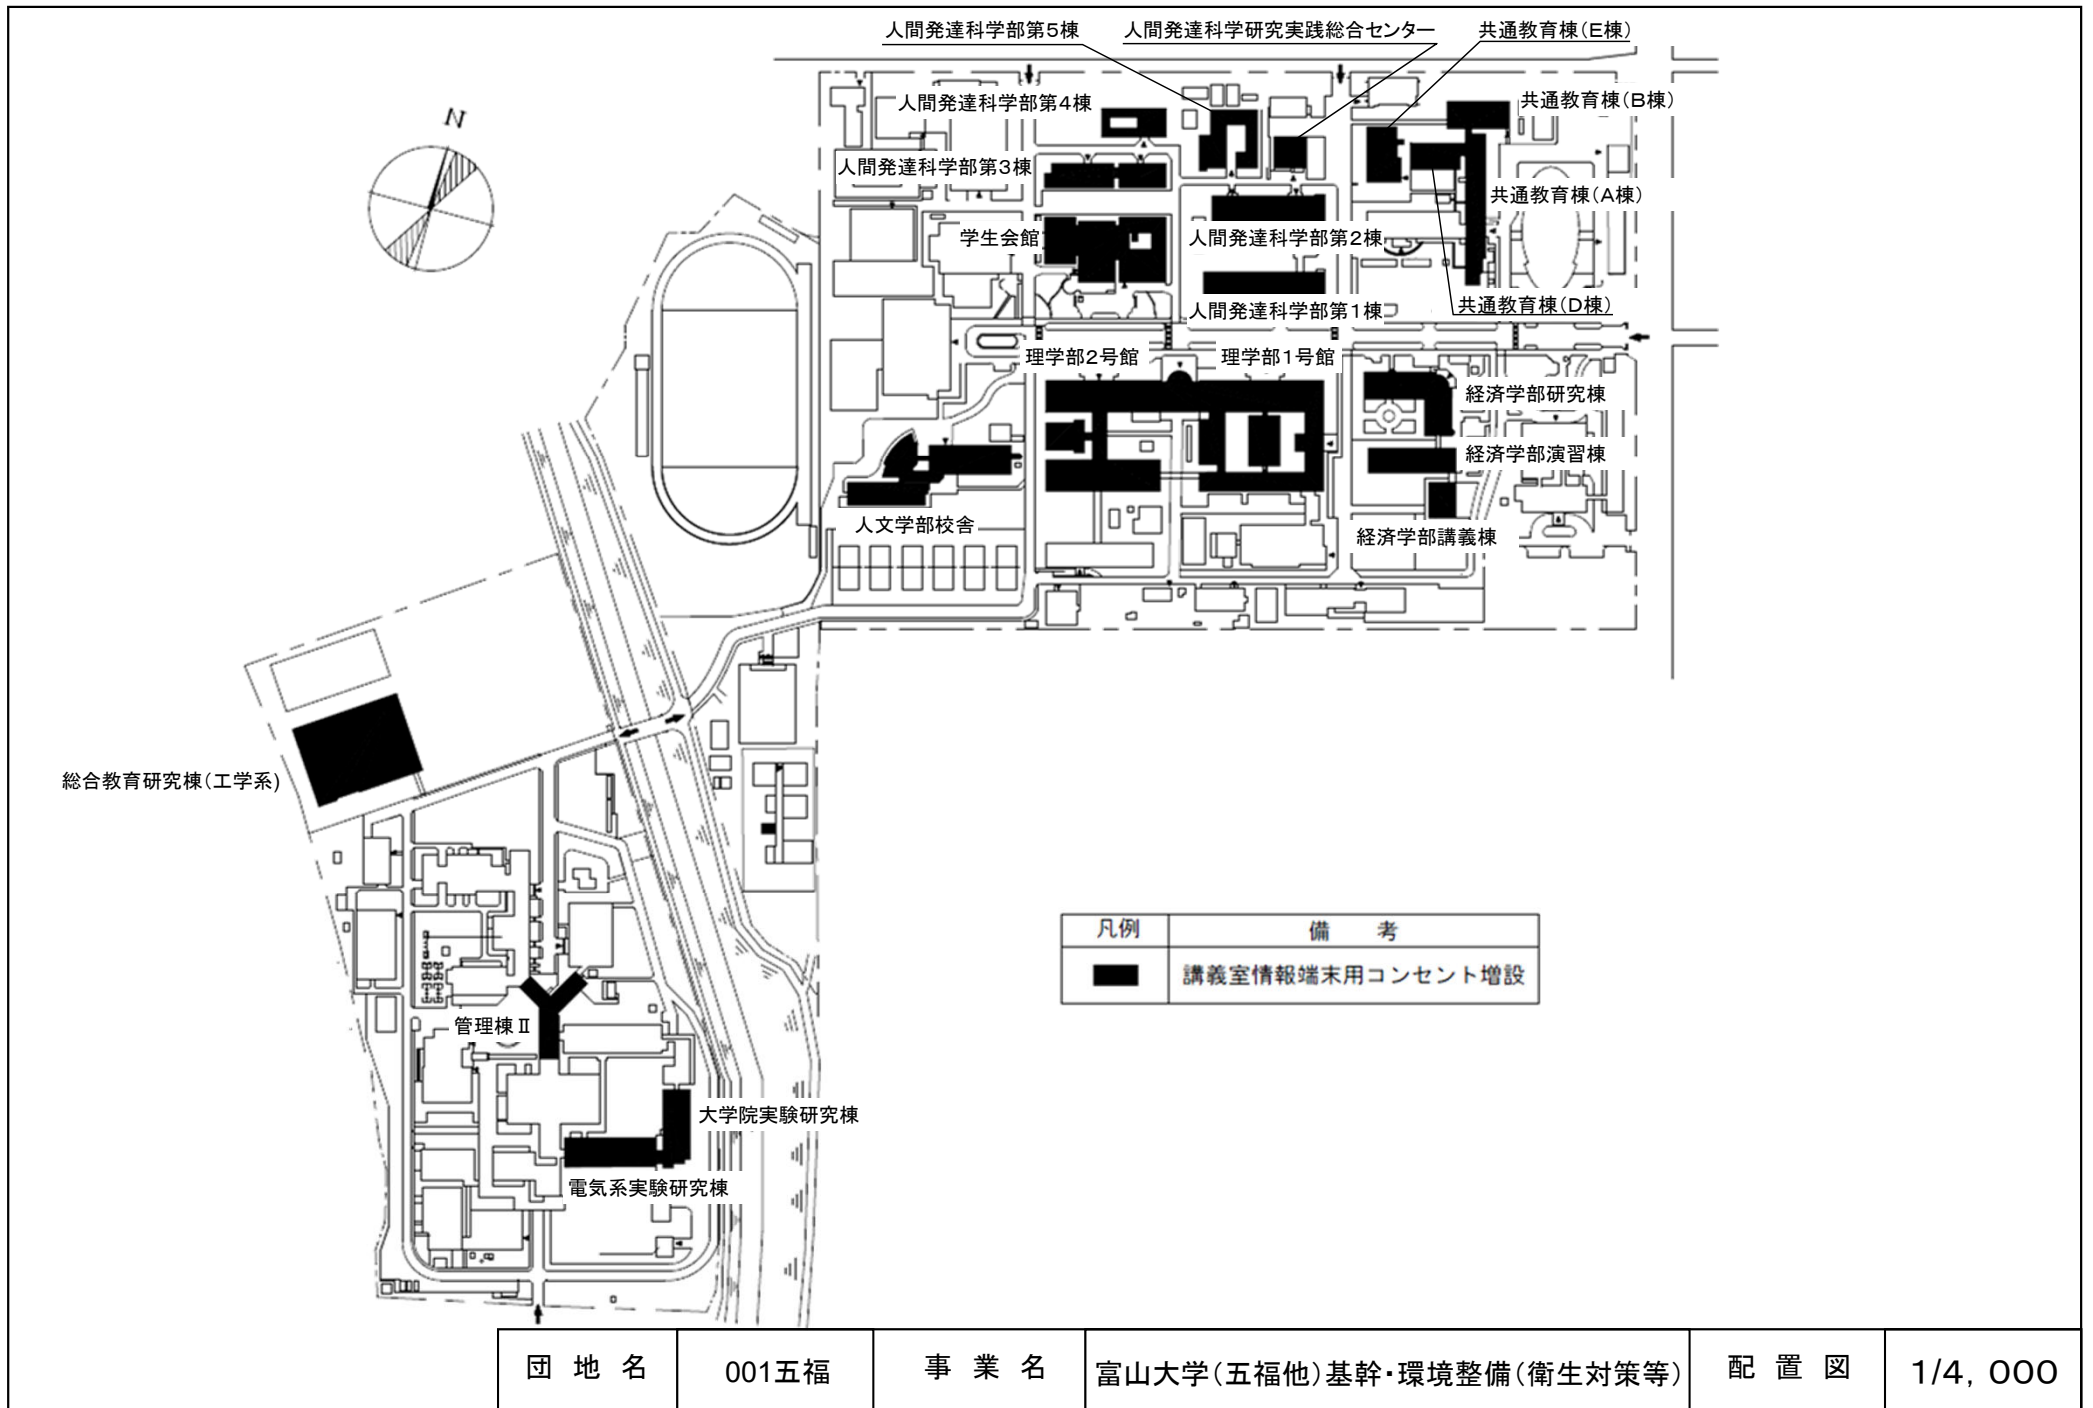


団地名	001五福	事業名	富山大学(五福他)基幹・環境整備(衛生対策等)	配置図	1/4, 000
-----	-------	-----	-------------------------	-----	----------

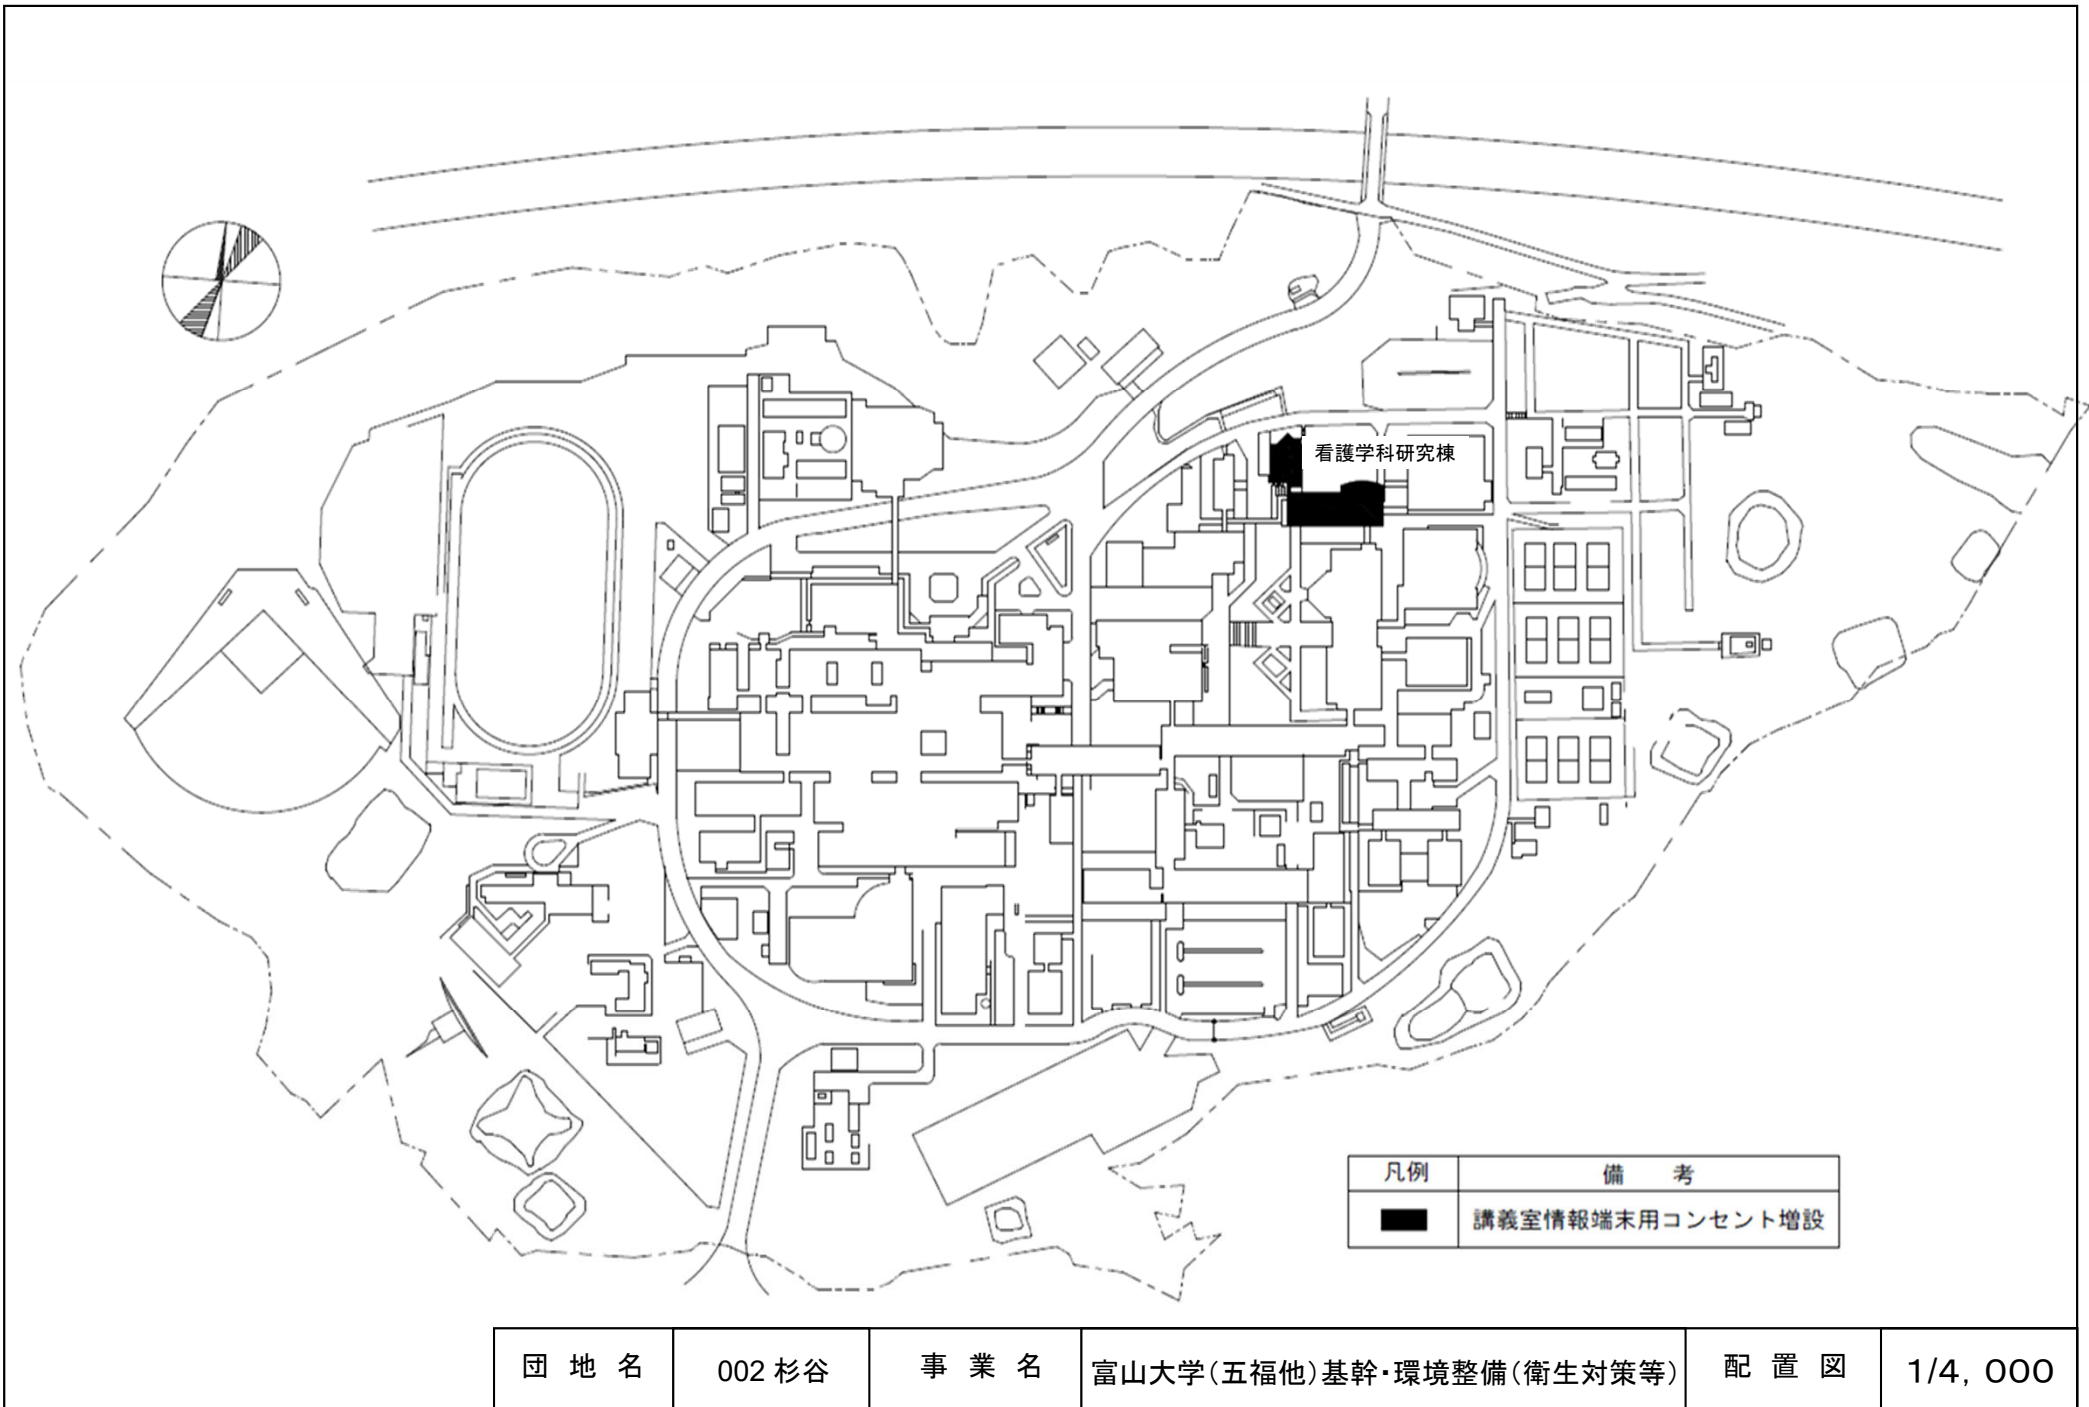


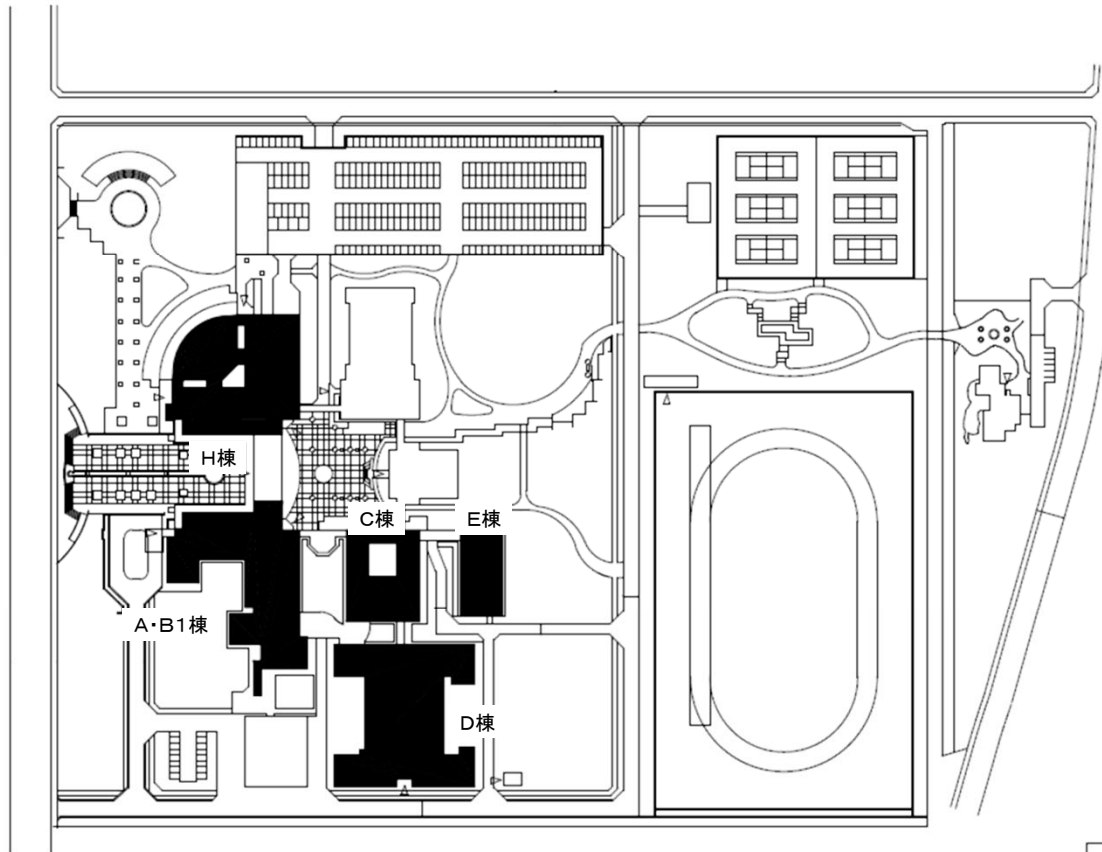


凡例	備考
■	講義室情報端末用コンセント増設

団地名	003 高岡	事業名	富山大学(五福他)基幹・環境整備(衛生対策等)	配置図	1/3, 000
-----	--------	-----	-------------------------	-----	----------

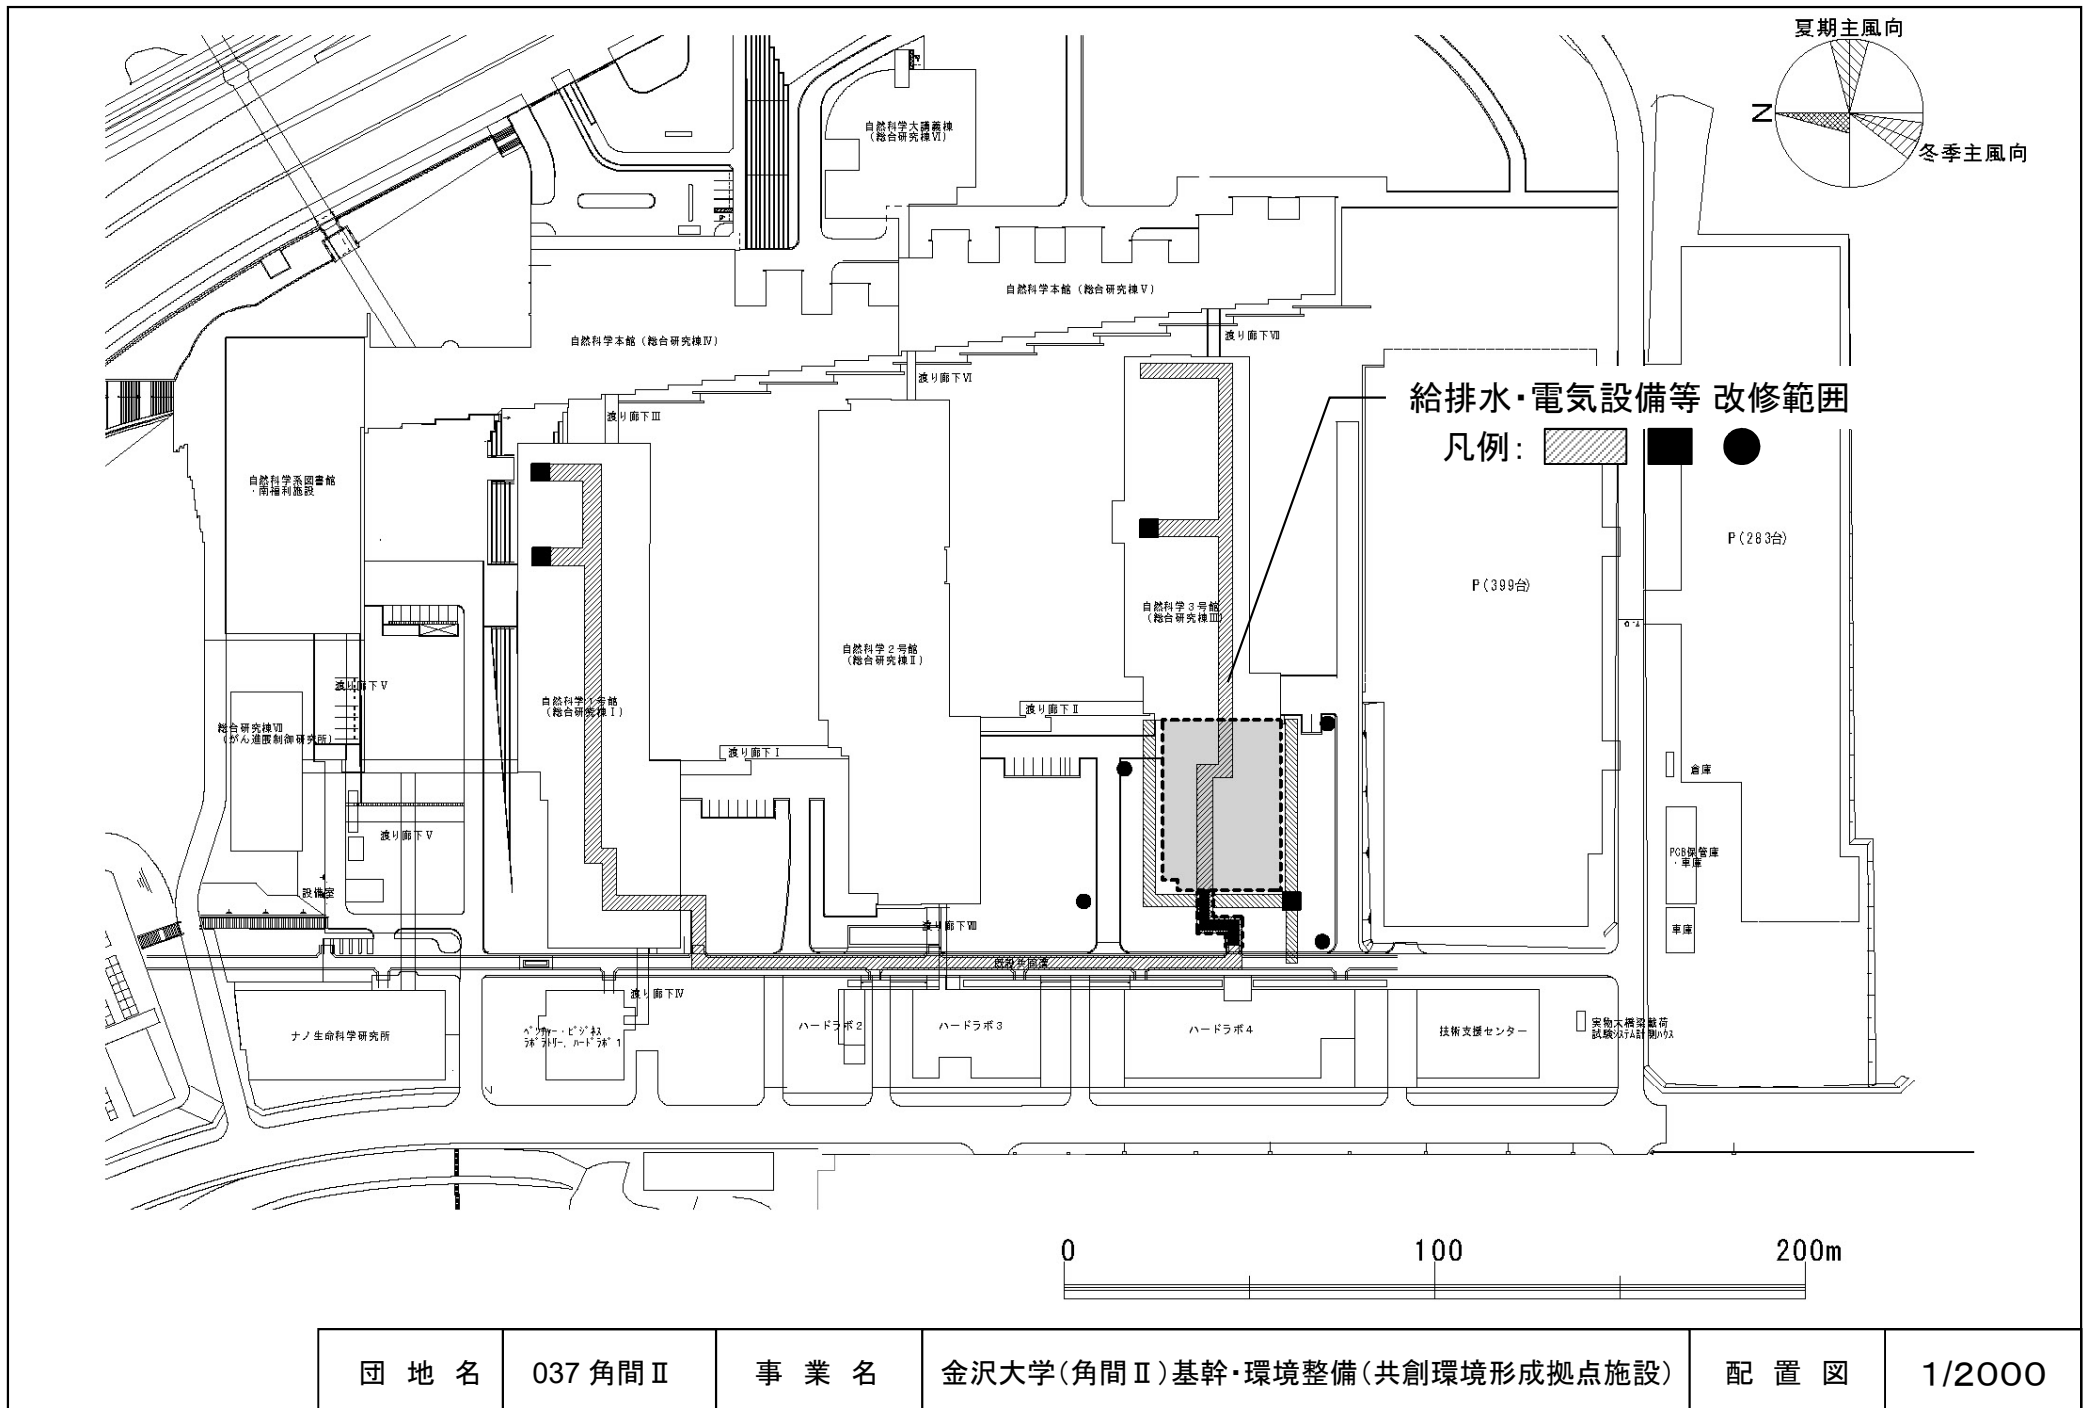

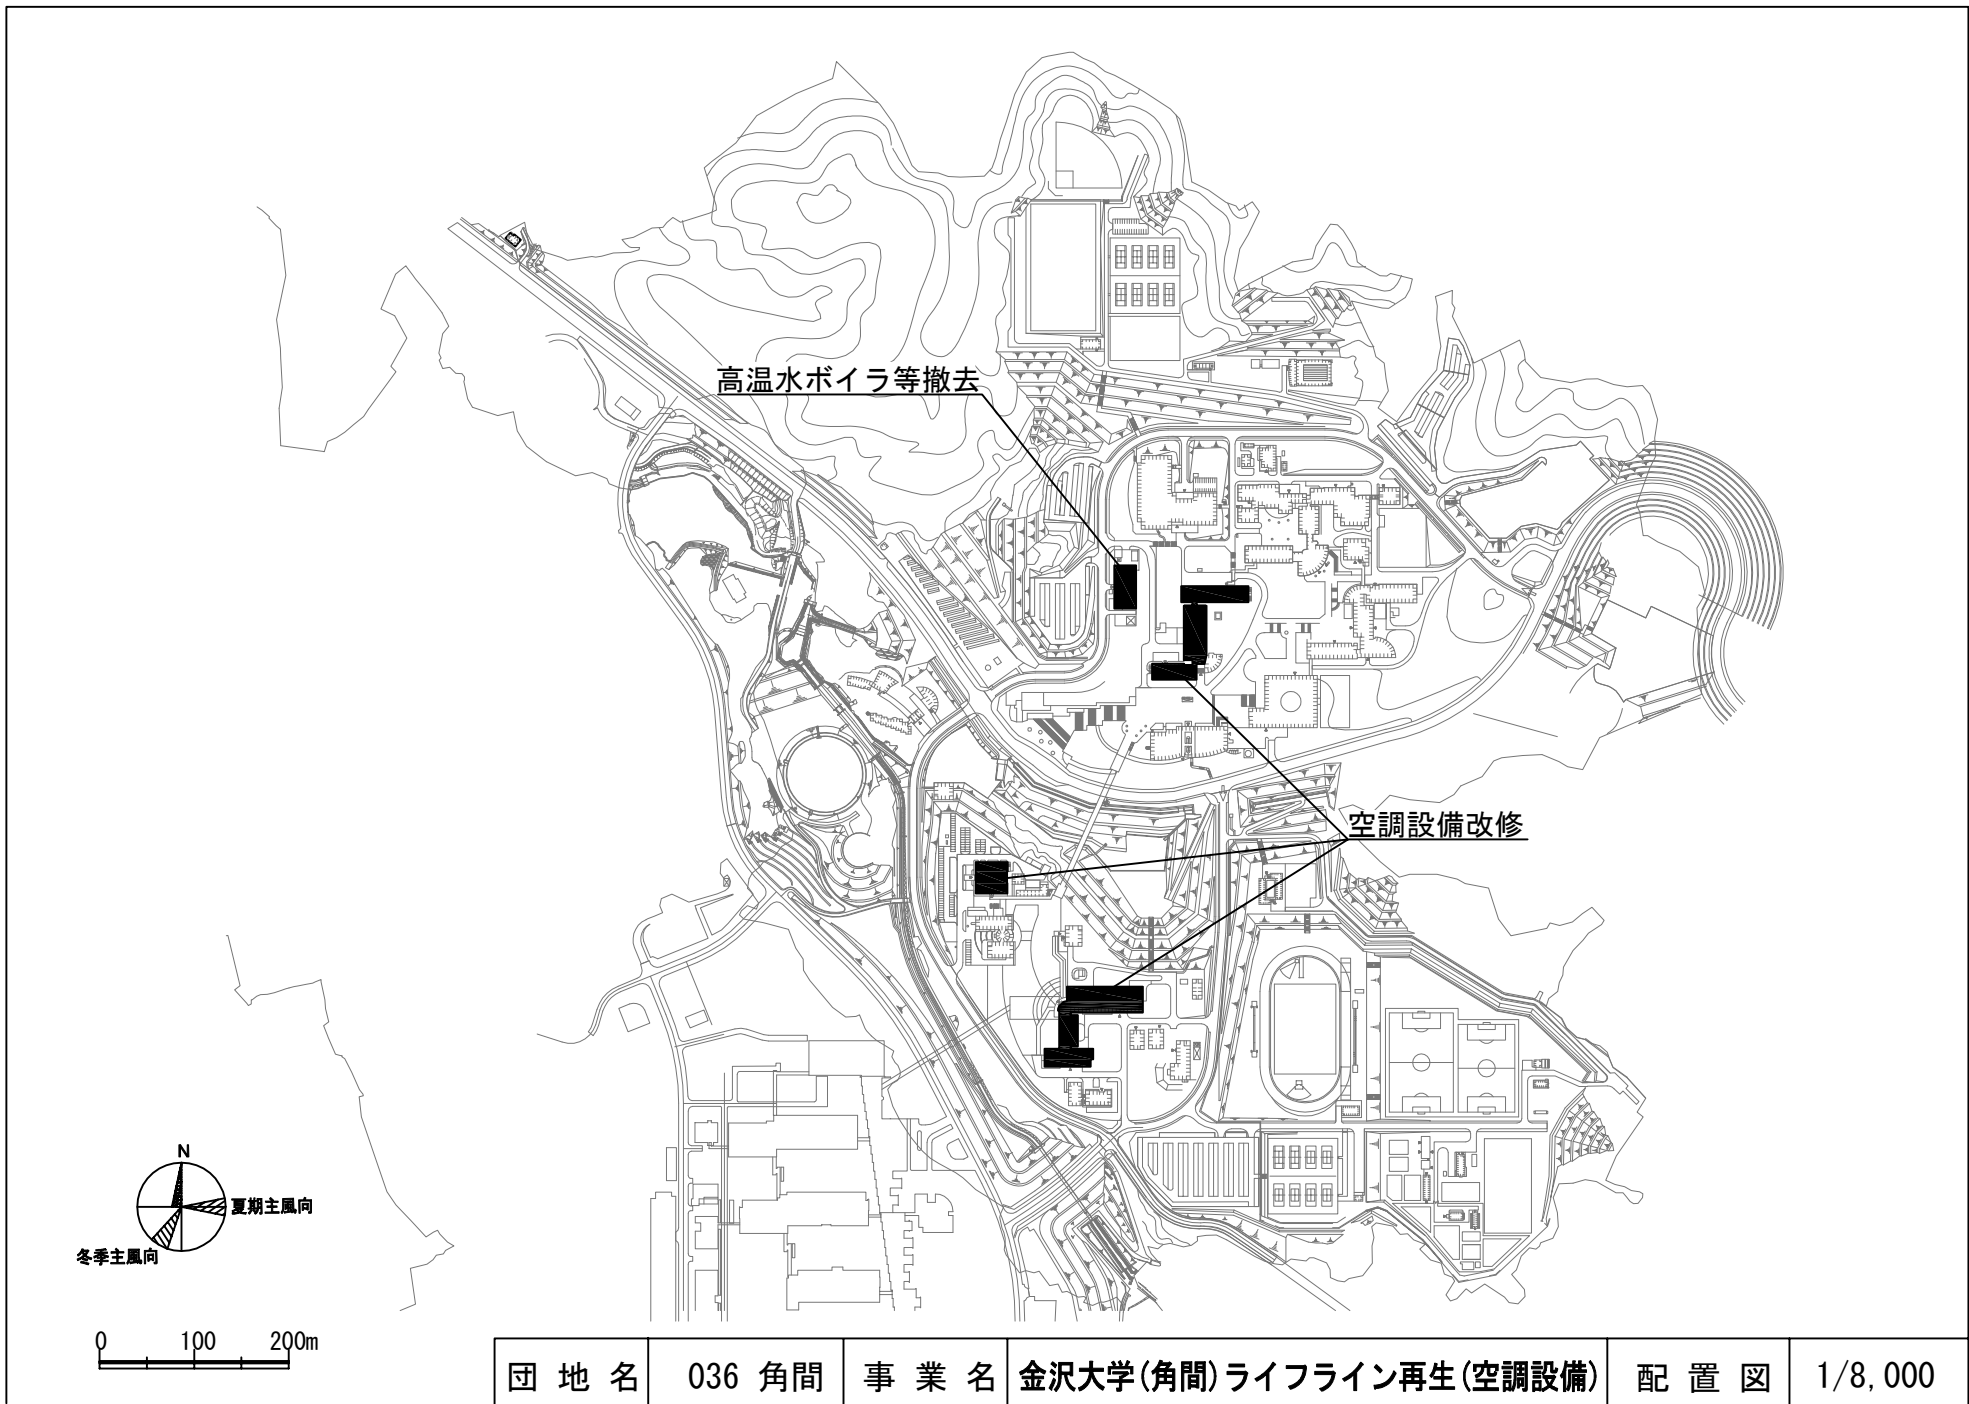


団地名	036 角間	事業名	金沢大学(角間)ライフライン再生(空調設備)	配置図	1/8,000
-----	--------	-----	------------------------	-----	---------

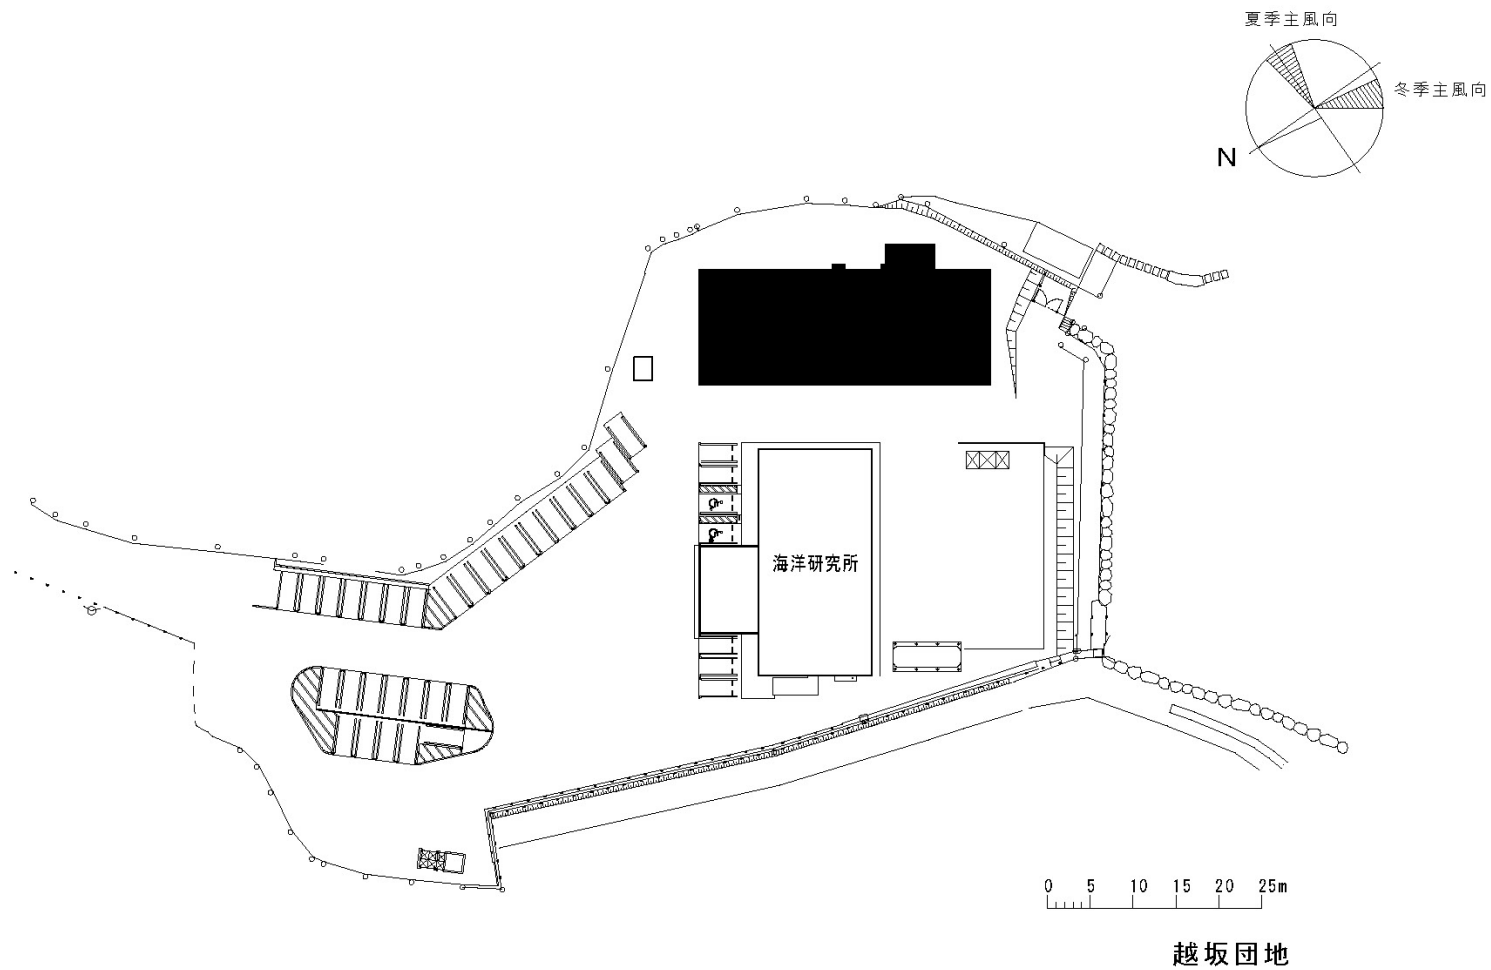


団地名	041 越坂	事業名	金沢大学(越坂)実験研究棟改修(水産系)	配置図	1/800
-----	--------	-----	----------------------	-----	-------




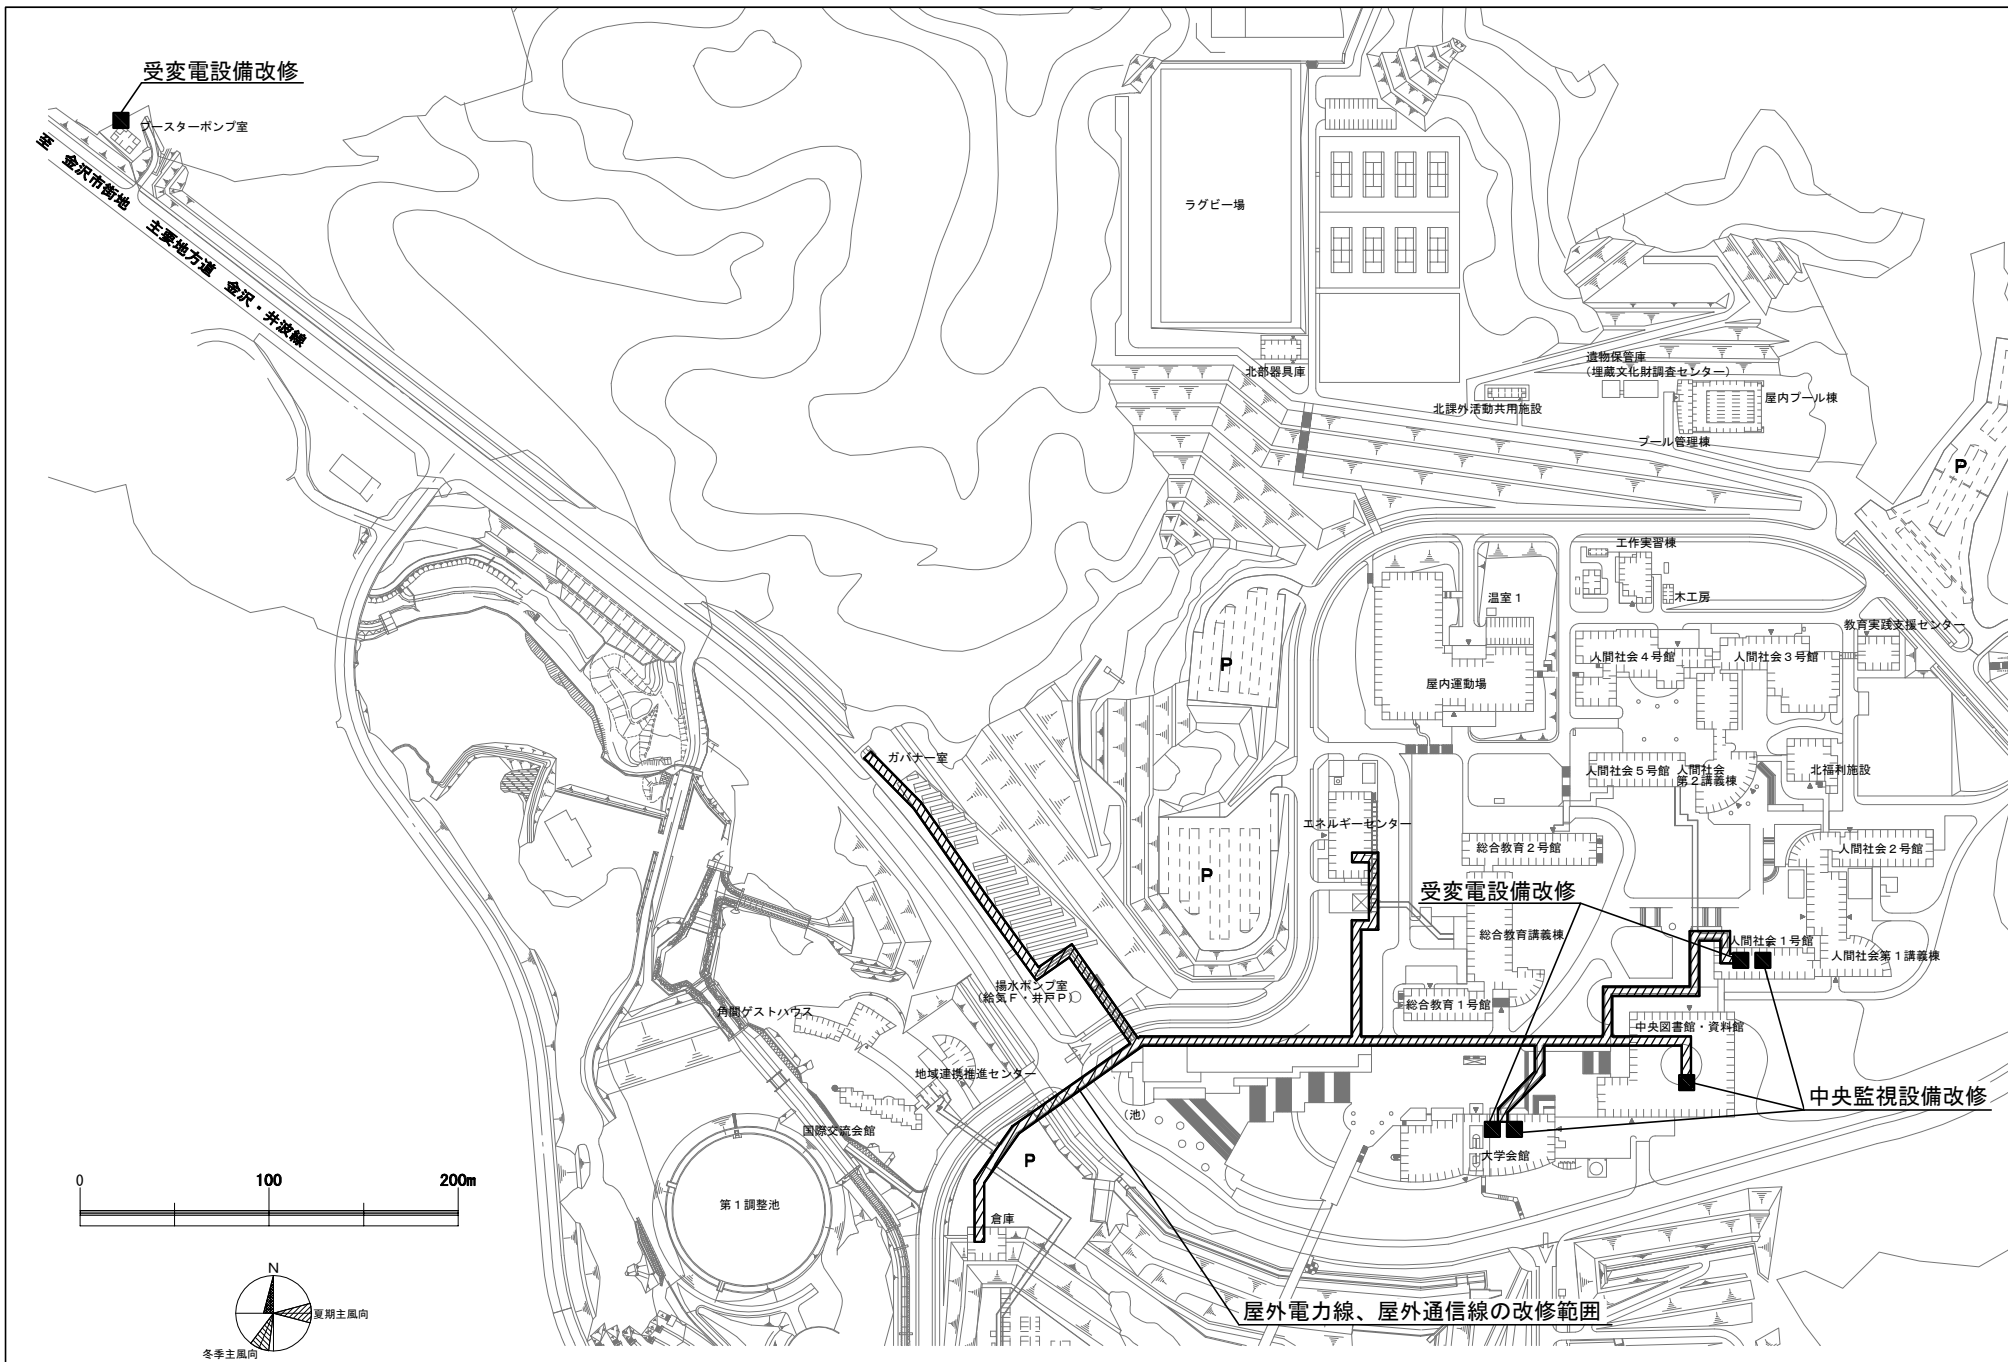


団地名	036 角間	事業名	金沢大学（角間）ライフライン再生（電気設備）	配置図	1/4,000
-----	--------	-----	------------------------	-----	---------

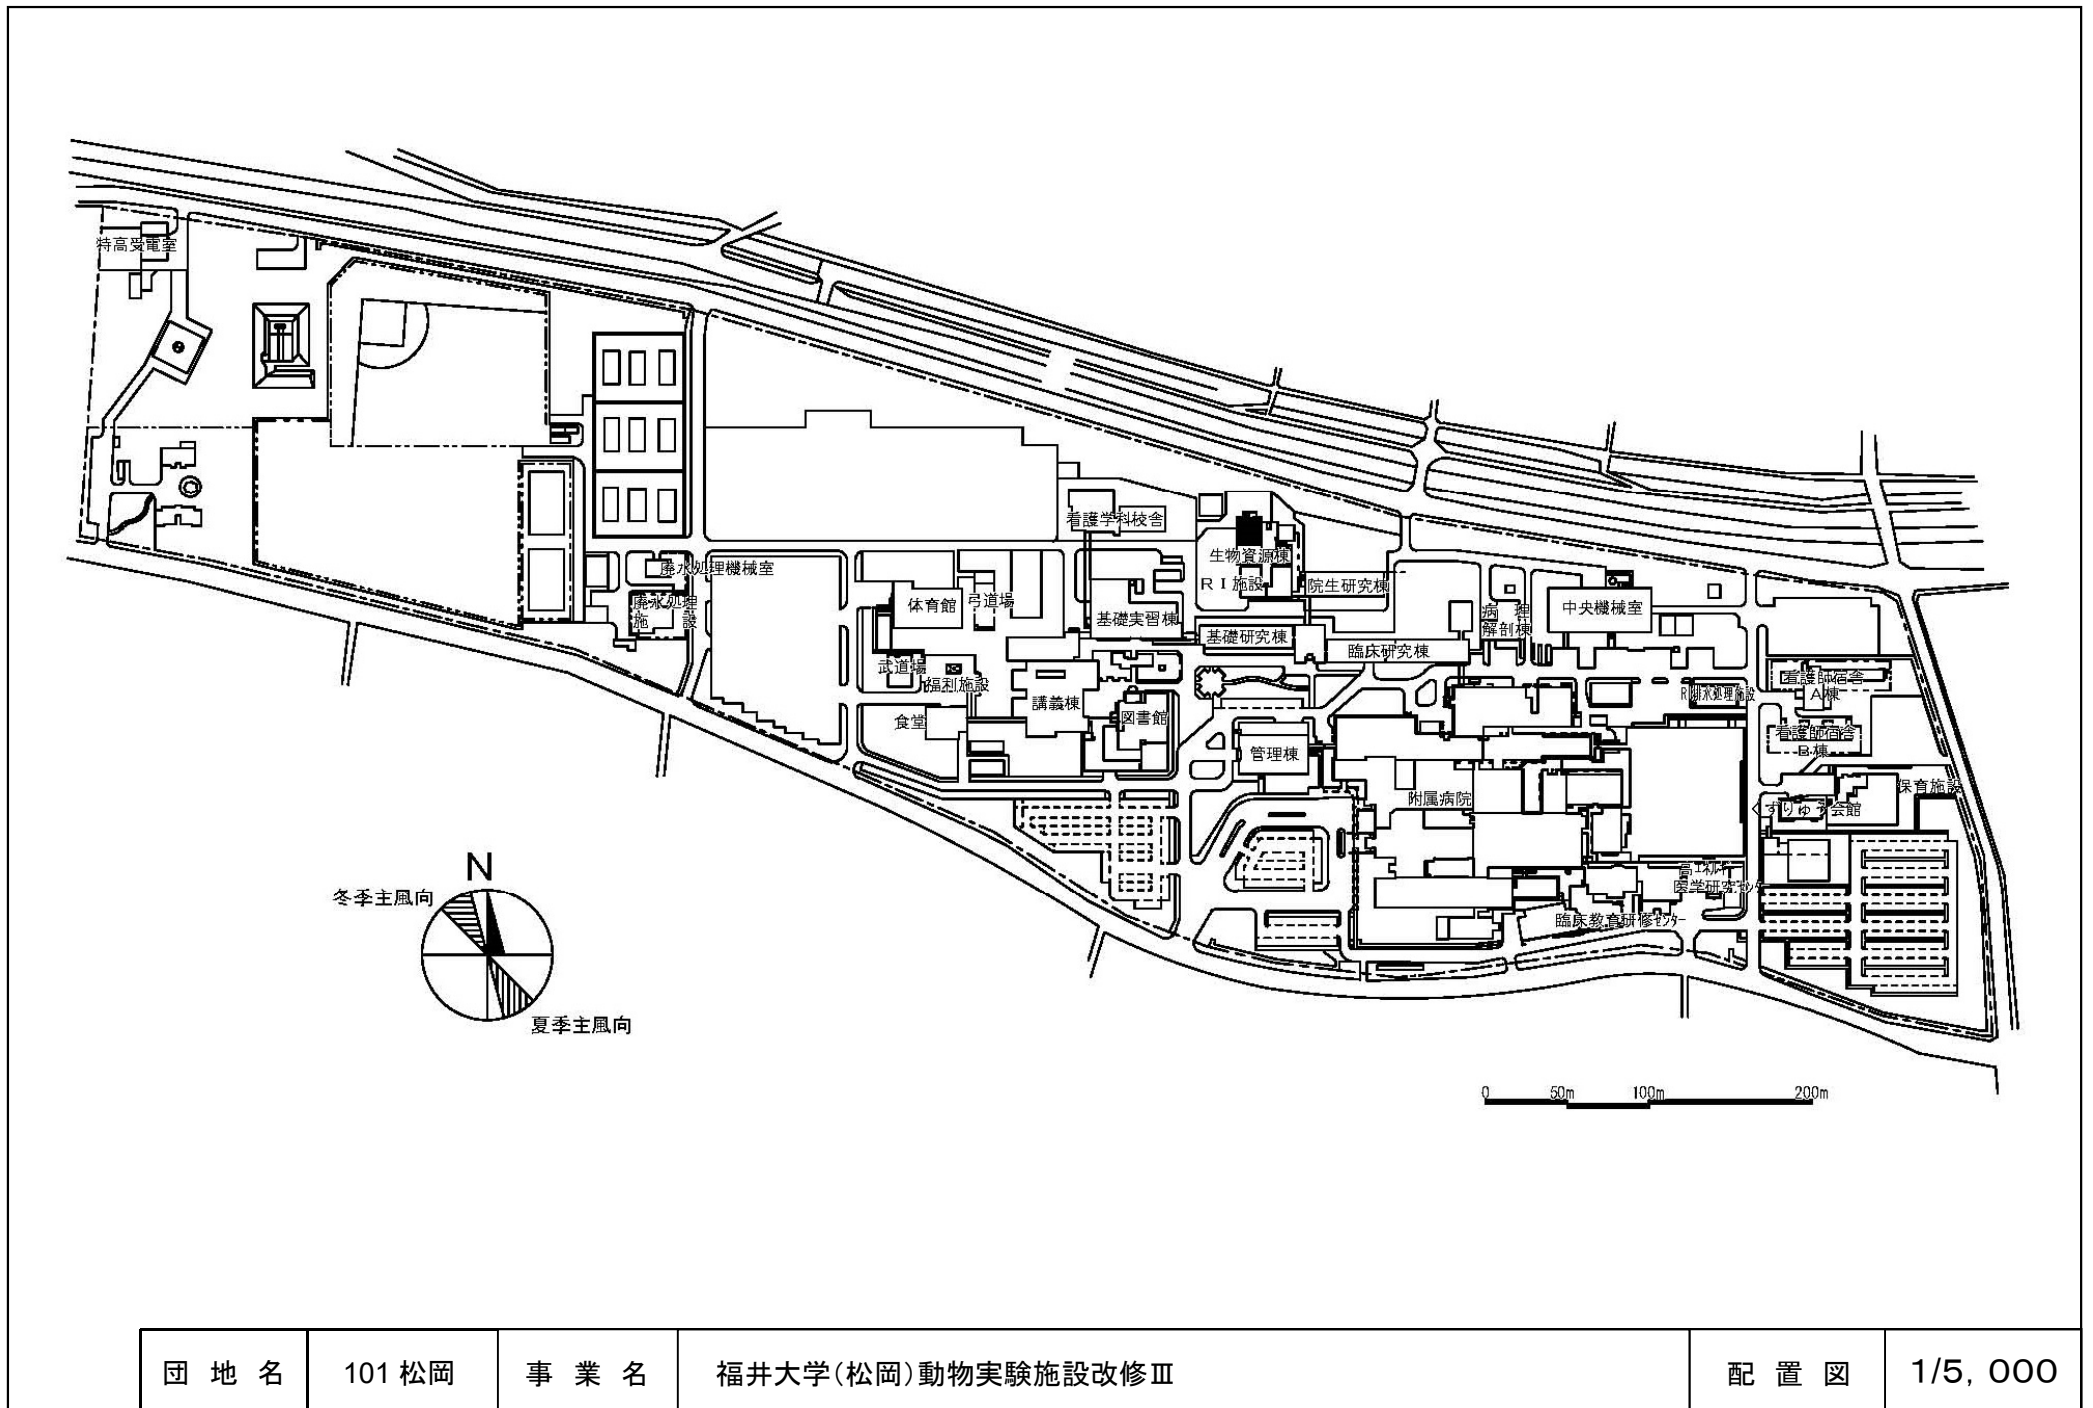




団地名	101松岡	事業名	福井大学(松岡)動物実験施設改修Ⅲ	配置図	1/5,000
-----	-------	-----	-------------------	-----	---------

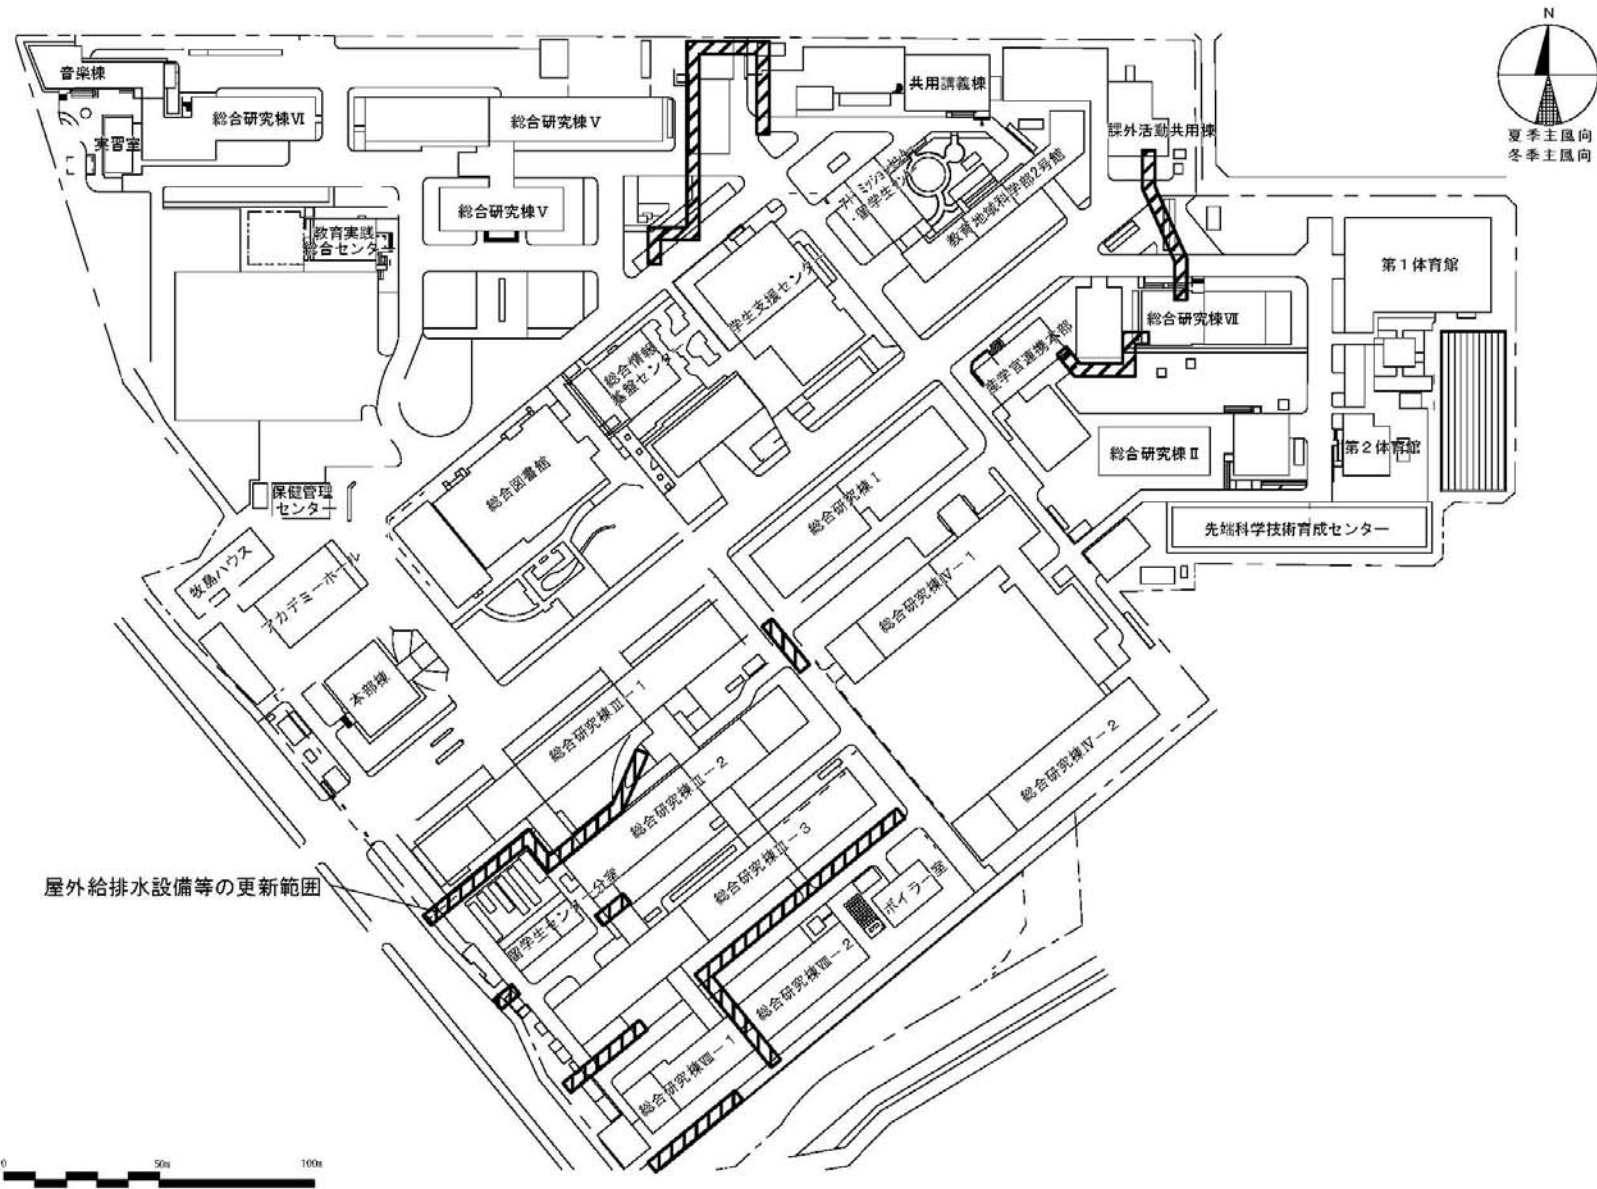


団地名	001 文京	事業名	福井大学(文京)ライフライン再生(給排水設備等)	配置図	1/2,000
-----	--------	-----	--------------------------	-----	---------


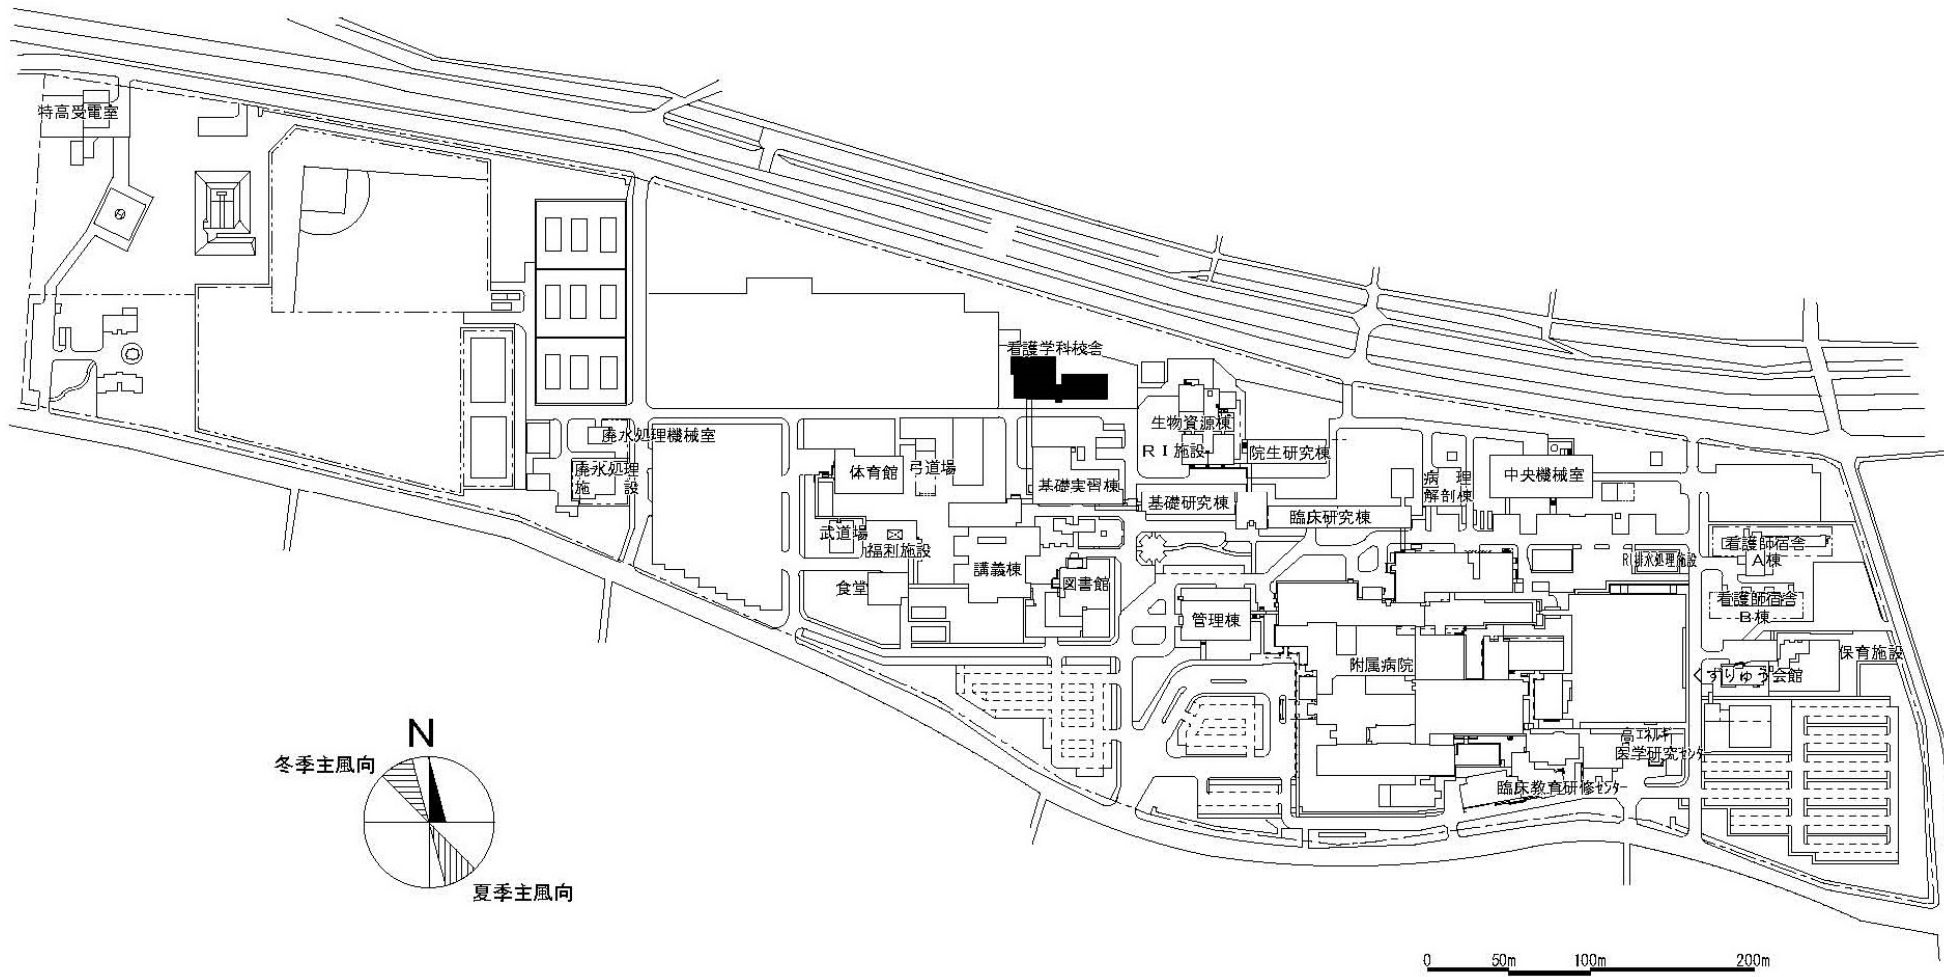


団地名	101松岡	事業名	福井大学(松岡)基幹・環境整備(衛生対策等)	配置図	1/5,000
-----	-------	-----	------------------------	-----	---------

 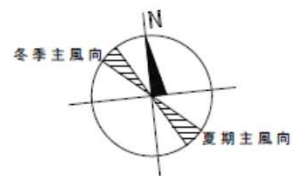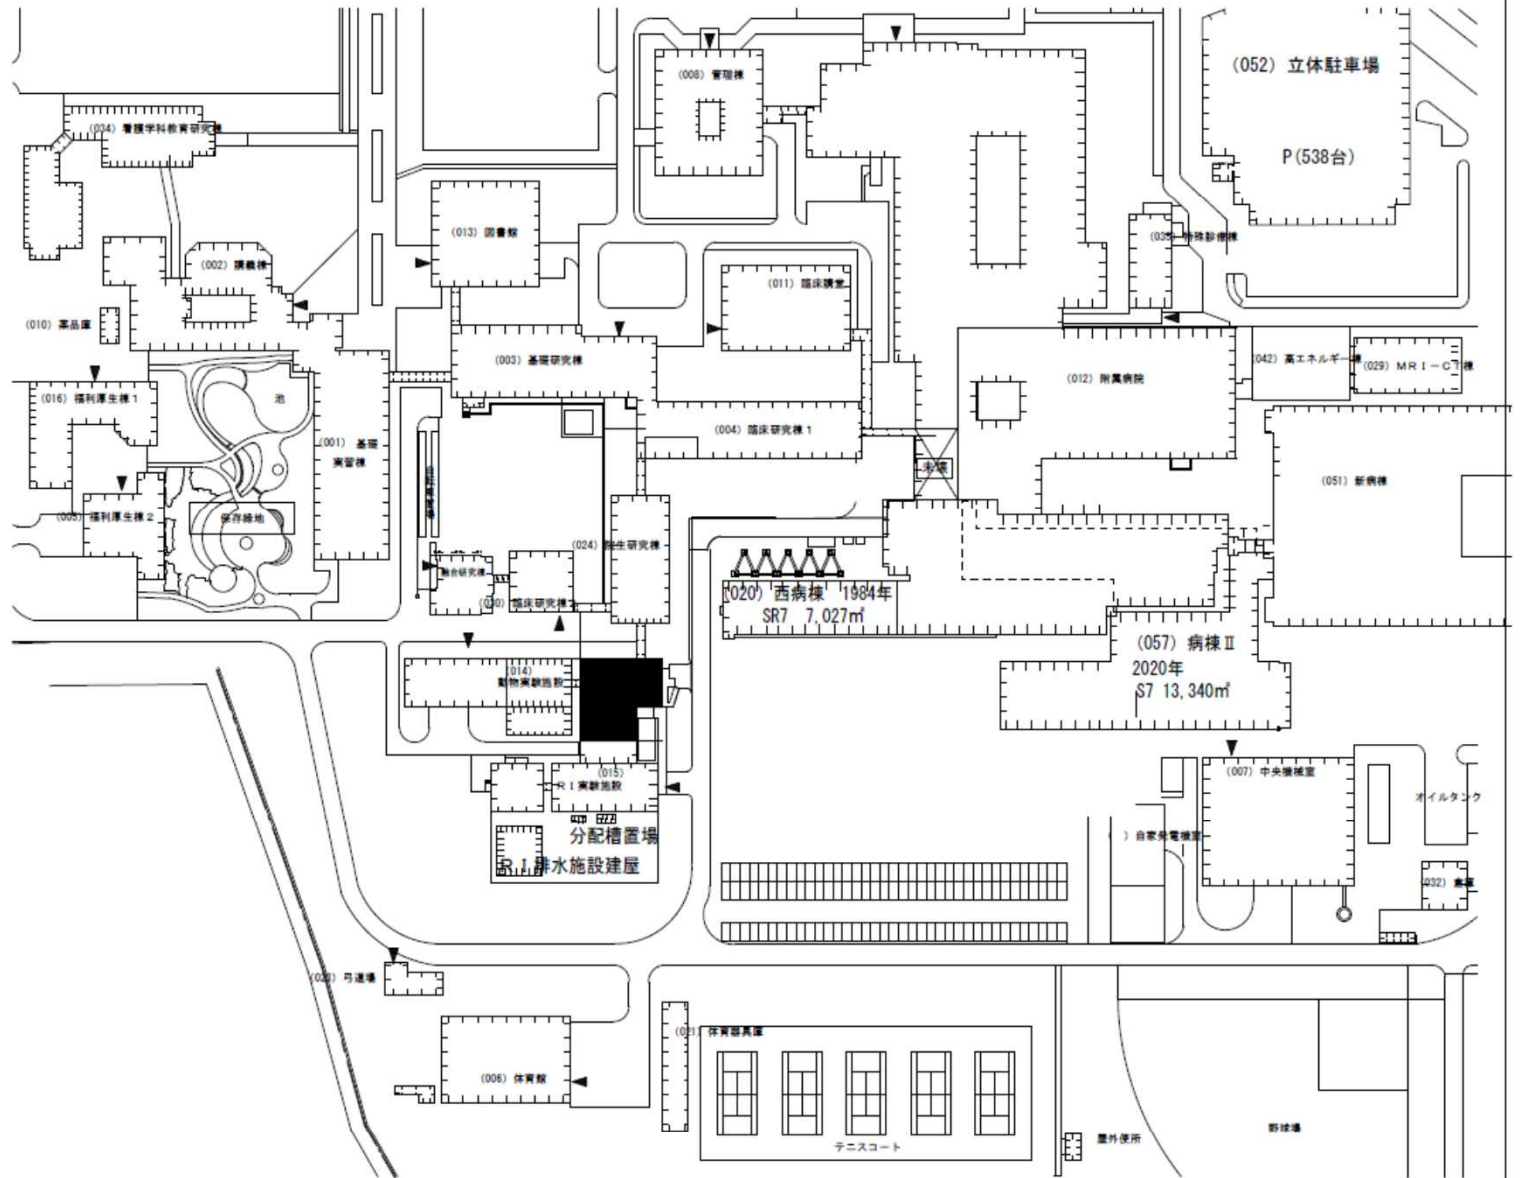

団地名	017 下河東	事業名	山梨大学（下河東）動物実験施設改修	配置図	1/2000
-----	---------	-----	-------------------	-----	--------

 : 情報通信線 更新範囲

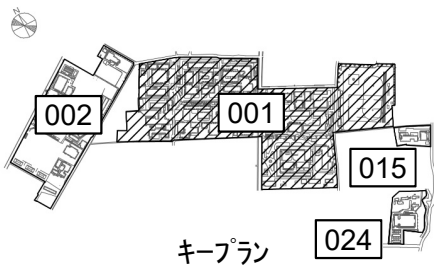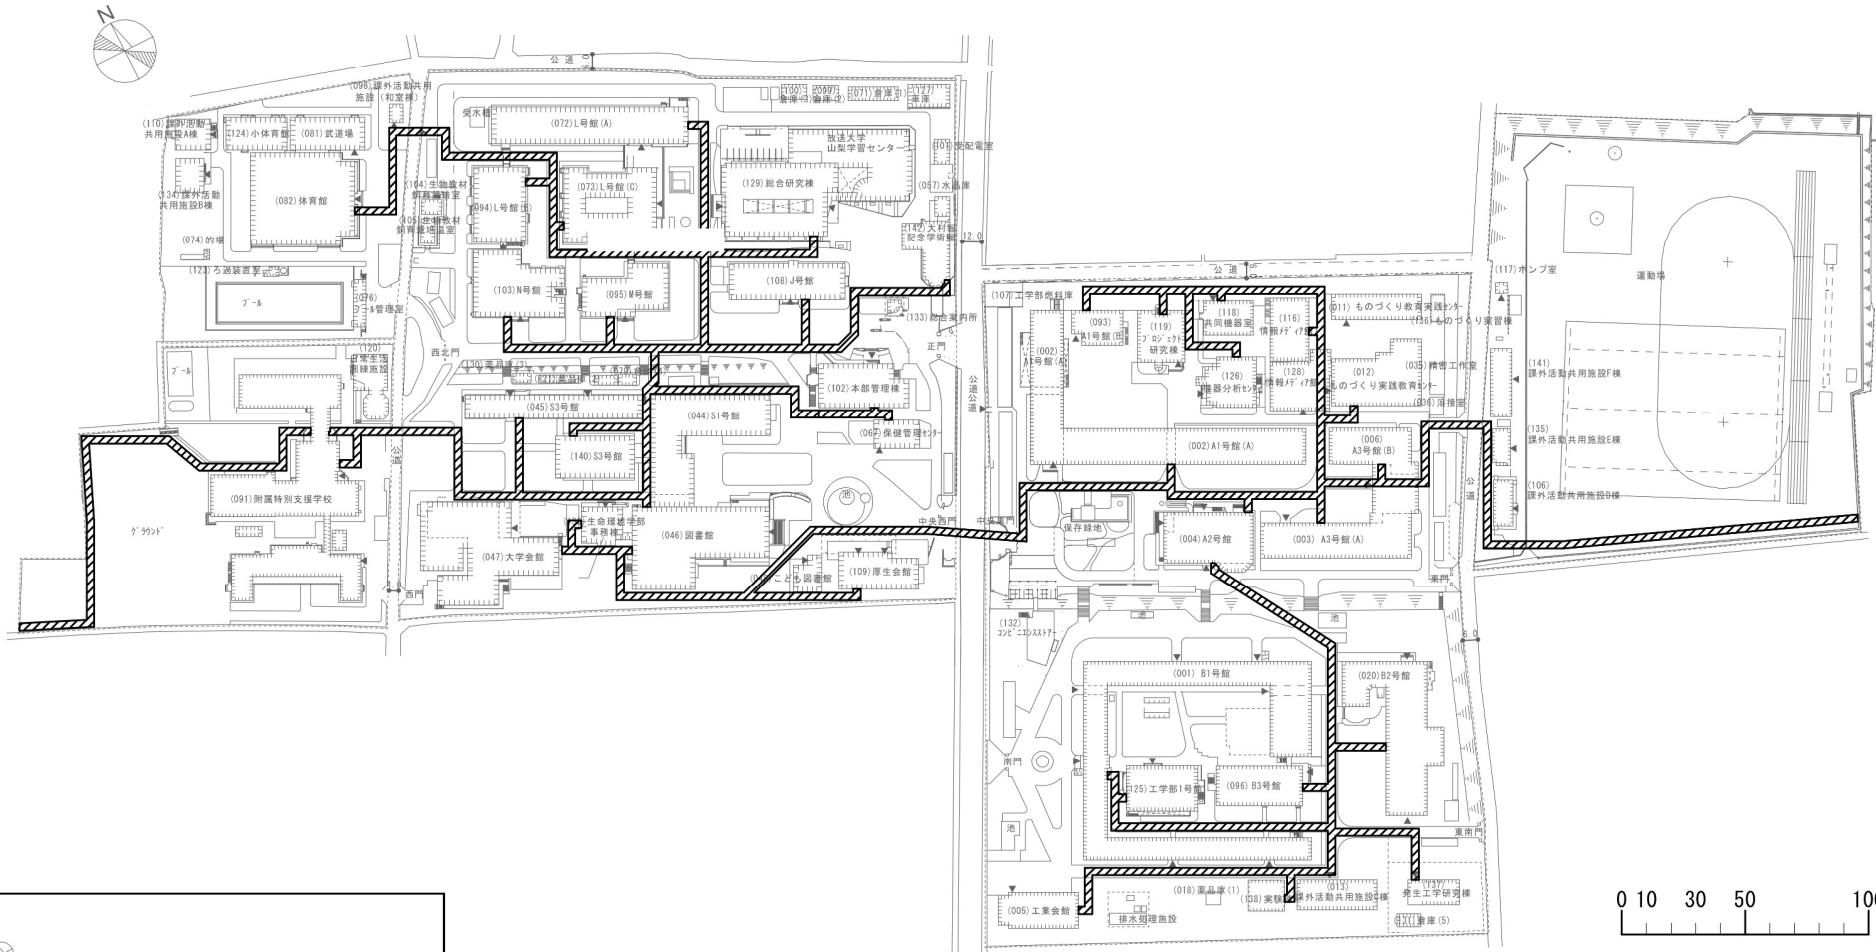

キープラン

団地名


001 武田1


 
事業名

山梨大学(武田他)基幹・環境整備(衛生対策等)


配置図




1/3,000

 : 情報通信線 更新範囲

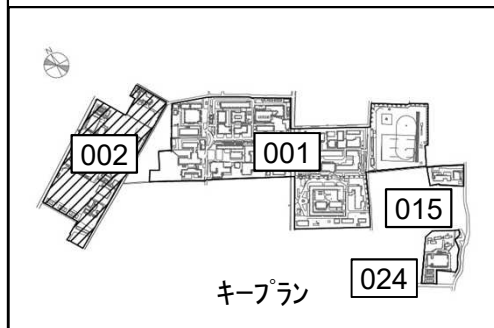


団地名	002 北新	事業名	山梨大学(武田他)基幹・環境整備(衛生対策等)	配置図	1/3,000
-----	--------	-----	-------------------------	-----	---------

  : 情報通信線 更新範囲

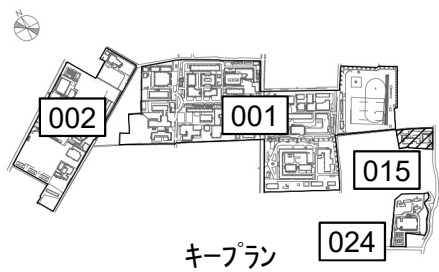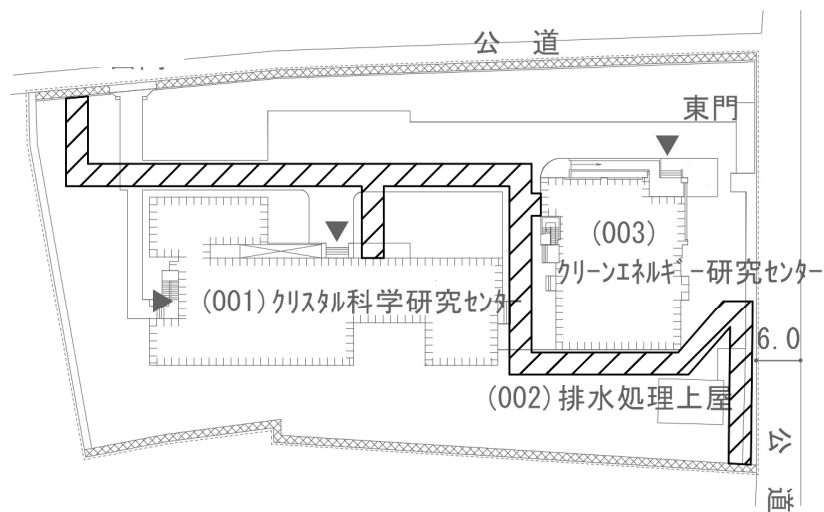


団地名	015 宮前2	事業名	山梨大学(武田他)基幹・環境整備(衛生対策等)	配置図	1/1,000
-----	---------	-----	-------------------------	-----	---------





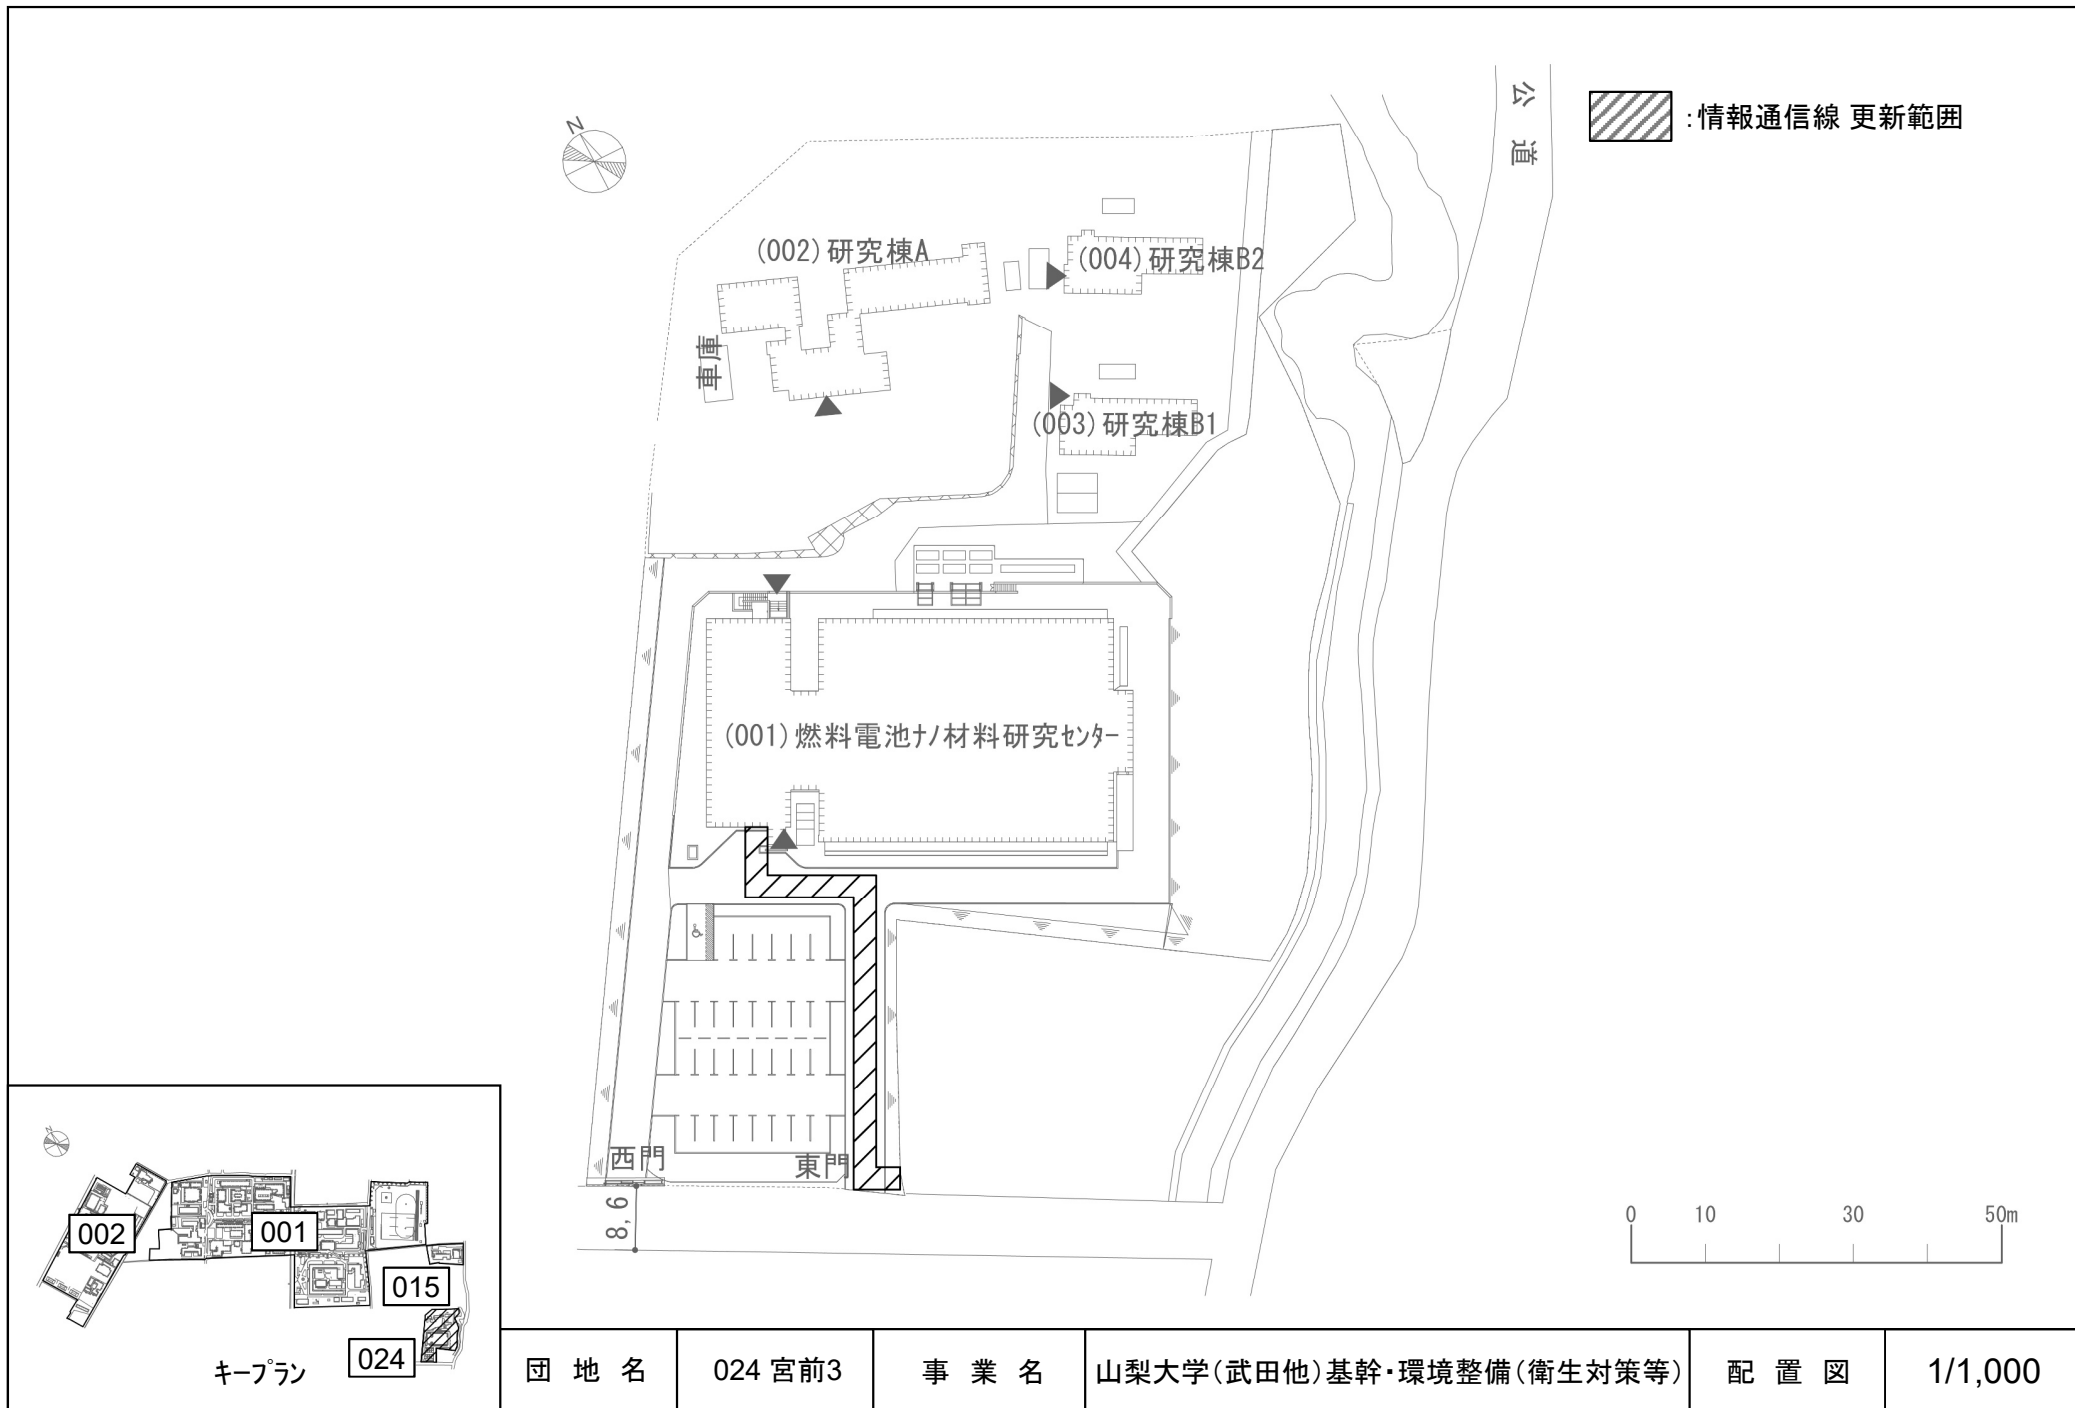


団地名	024 宮前3	事業名	山梨大学(武田他)基幹・環境整備(衛生対策等)	配置図	1/1,000
-----	---------	-----	-------------------------	-----	---------

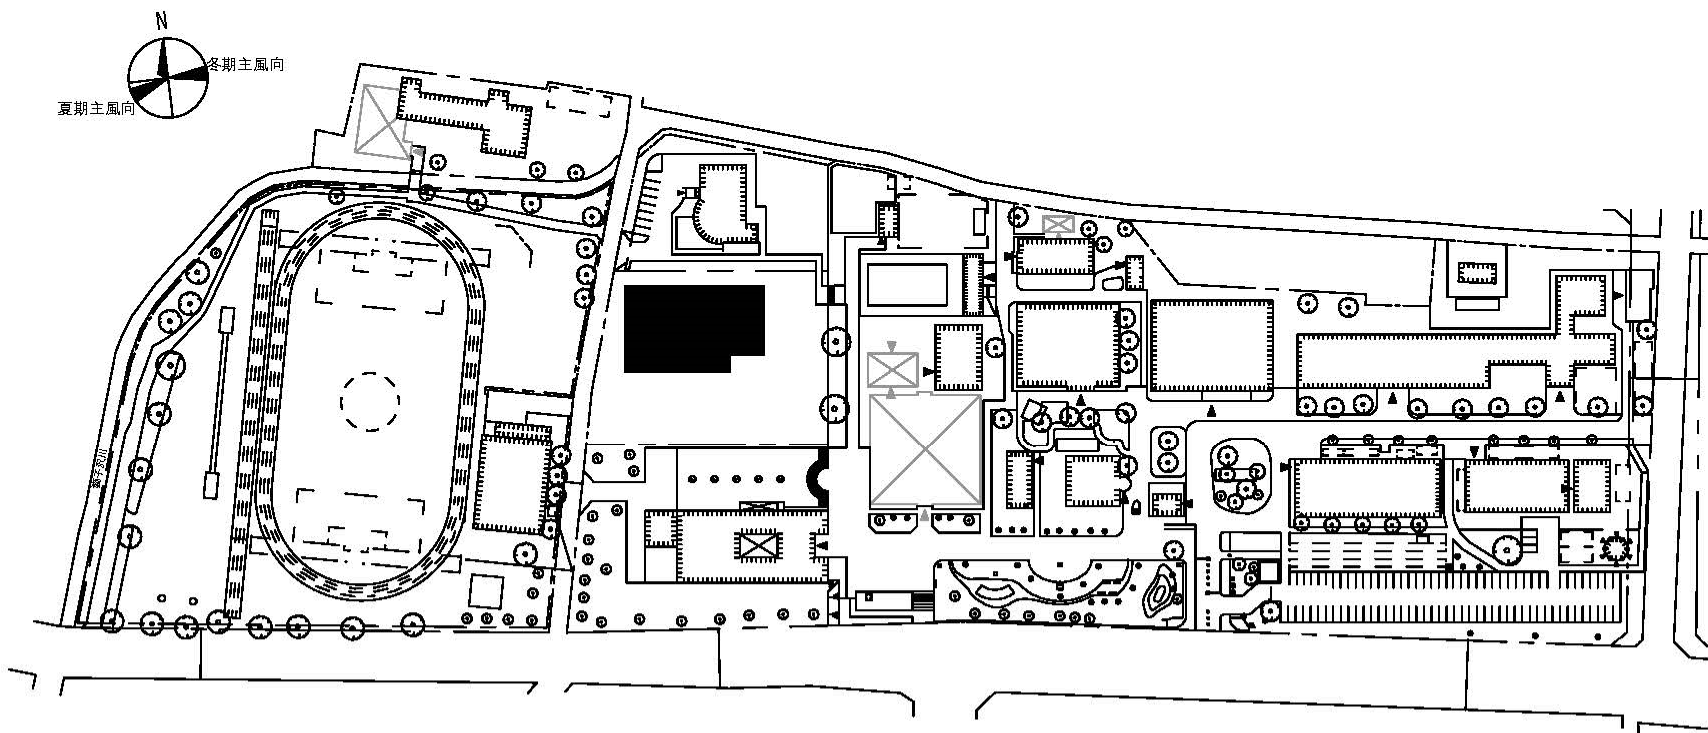


団地名	034 長野	事業名	信州大学(長野)屋内運動場	配置図	1/1500
-----	--------	-----	---------------	-----	--------

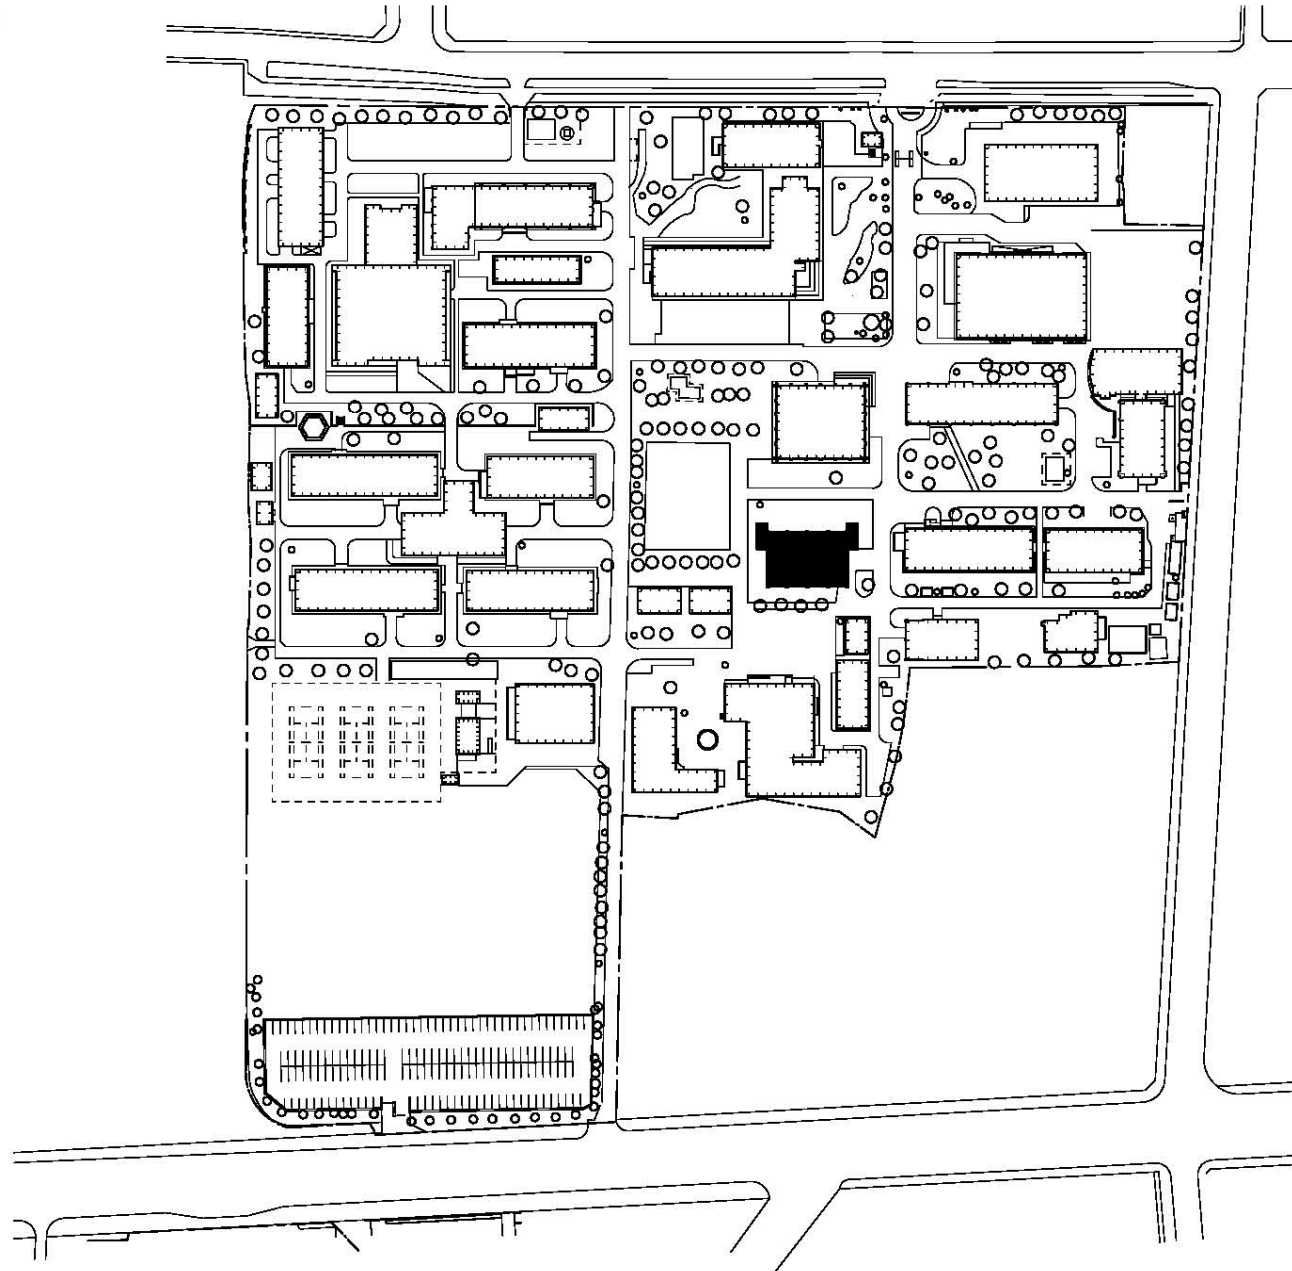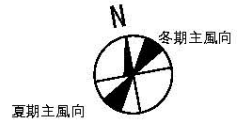


団地名	019 長野	事業名	信州大学(長野)総合研究棟改修(工学系)	配置図	1/2500
-----	--------	-----	----------------------	-----	--------

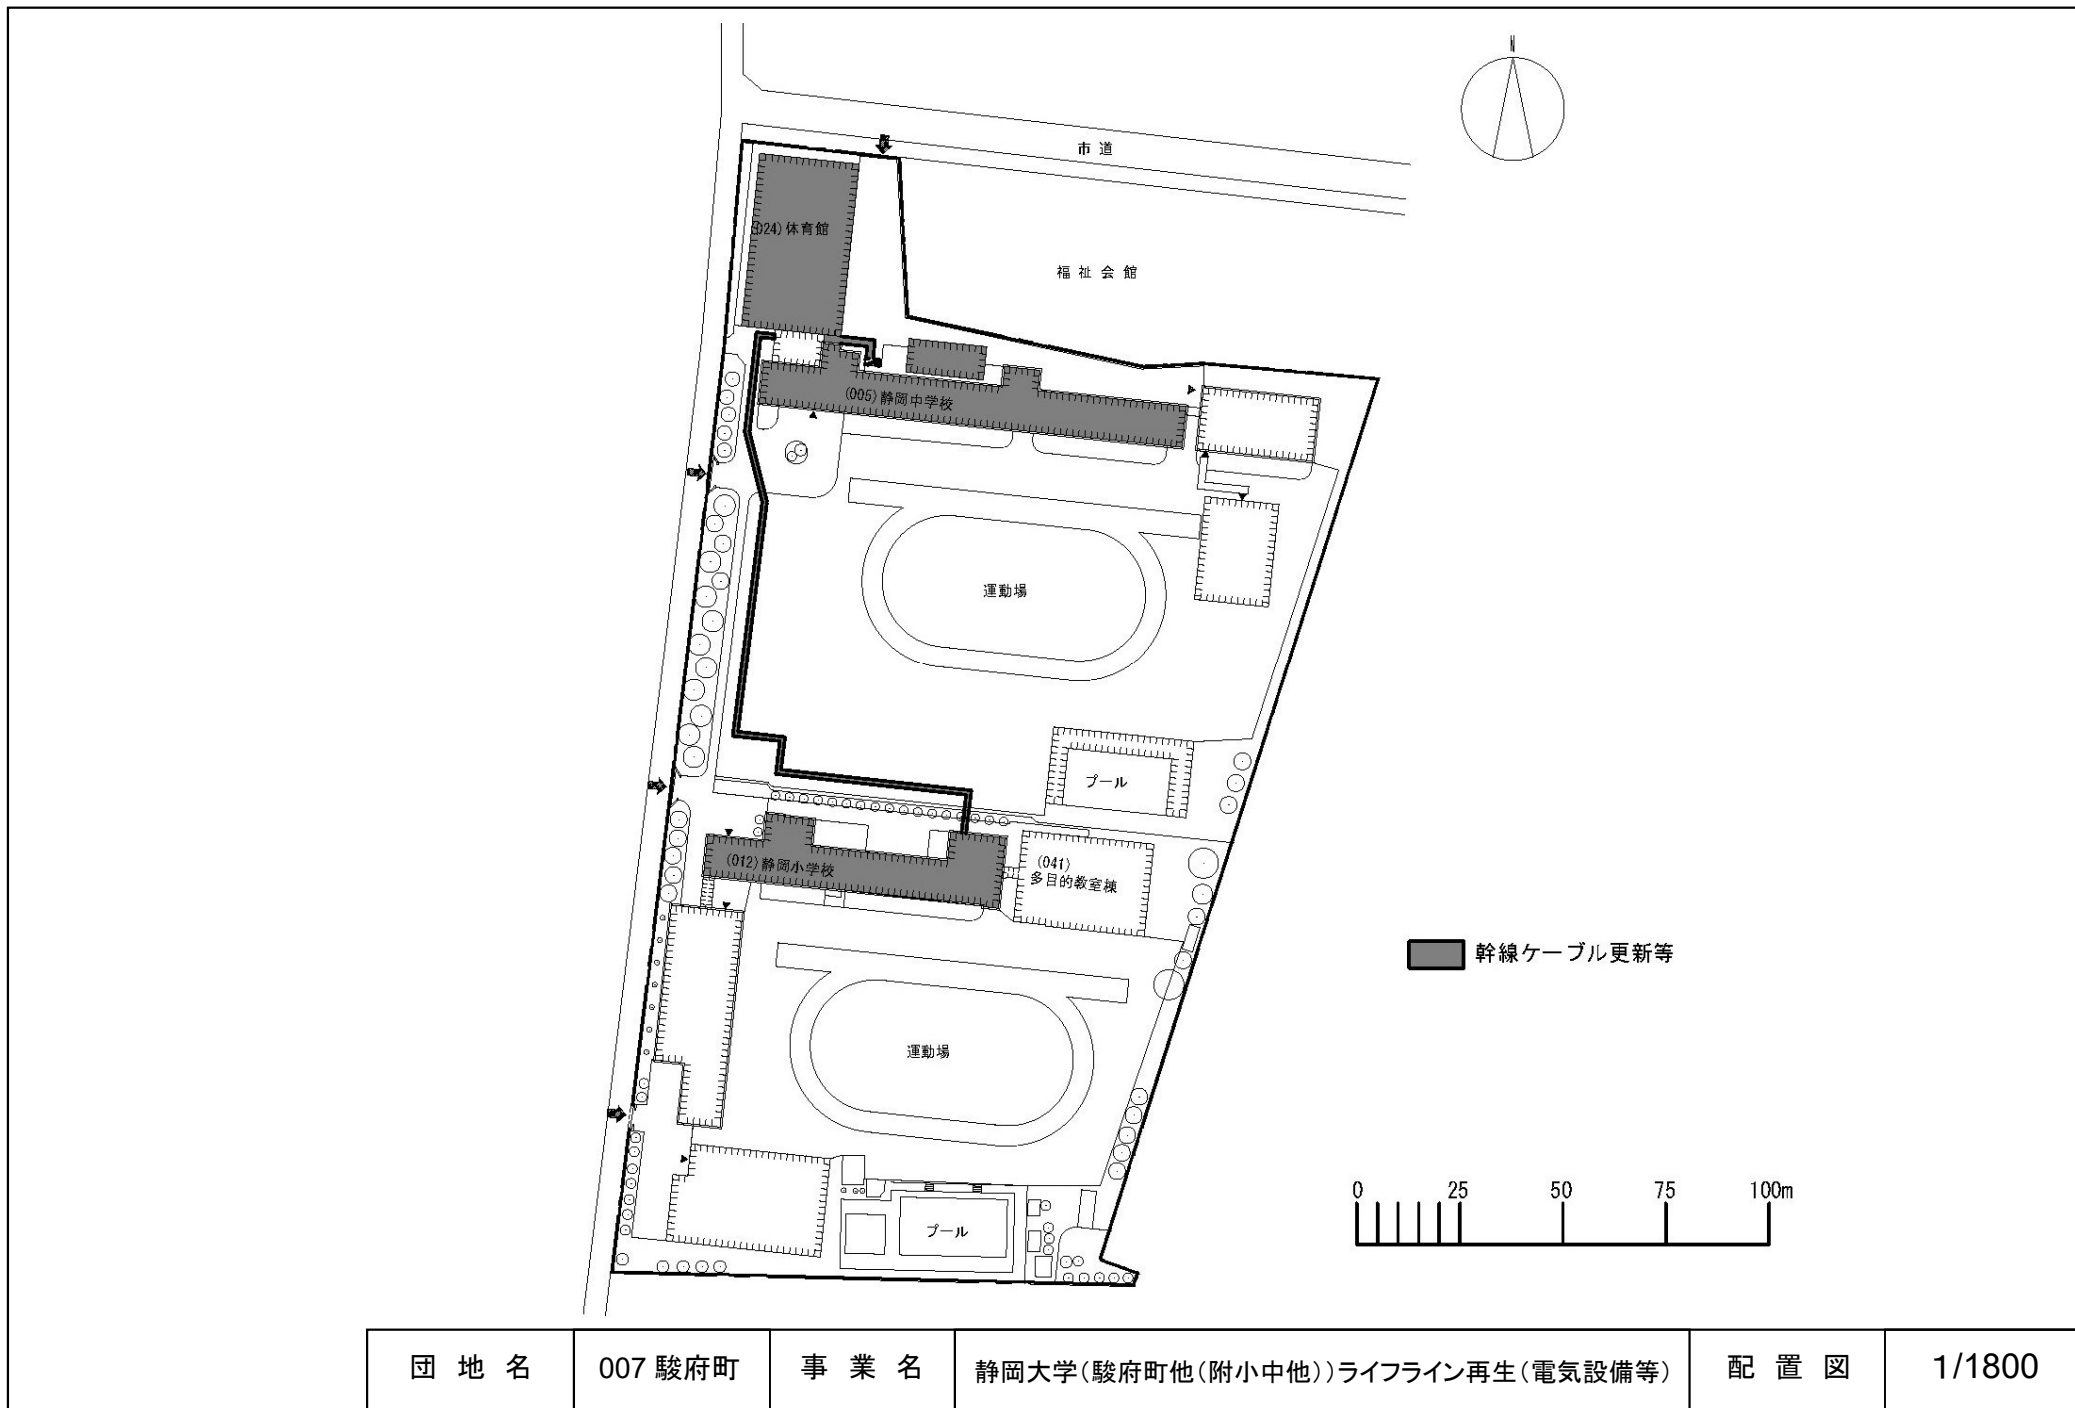


団地名	007 駿府町	事業名	静岡大学(駿府町他(附小中他))ライフライン再生(電気設備等)	配置図	1/1800
-----	---------	-----	---------------------------------	-----	--------

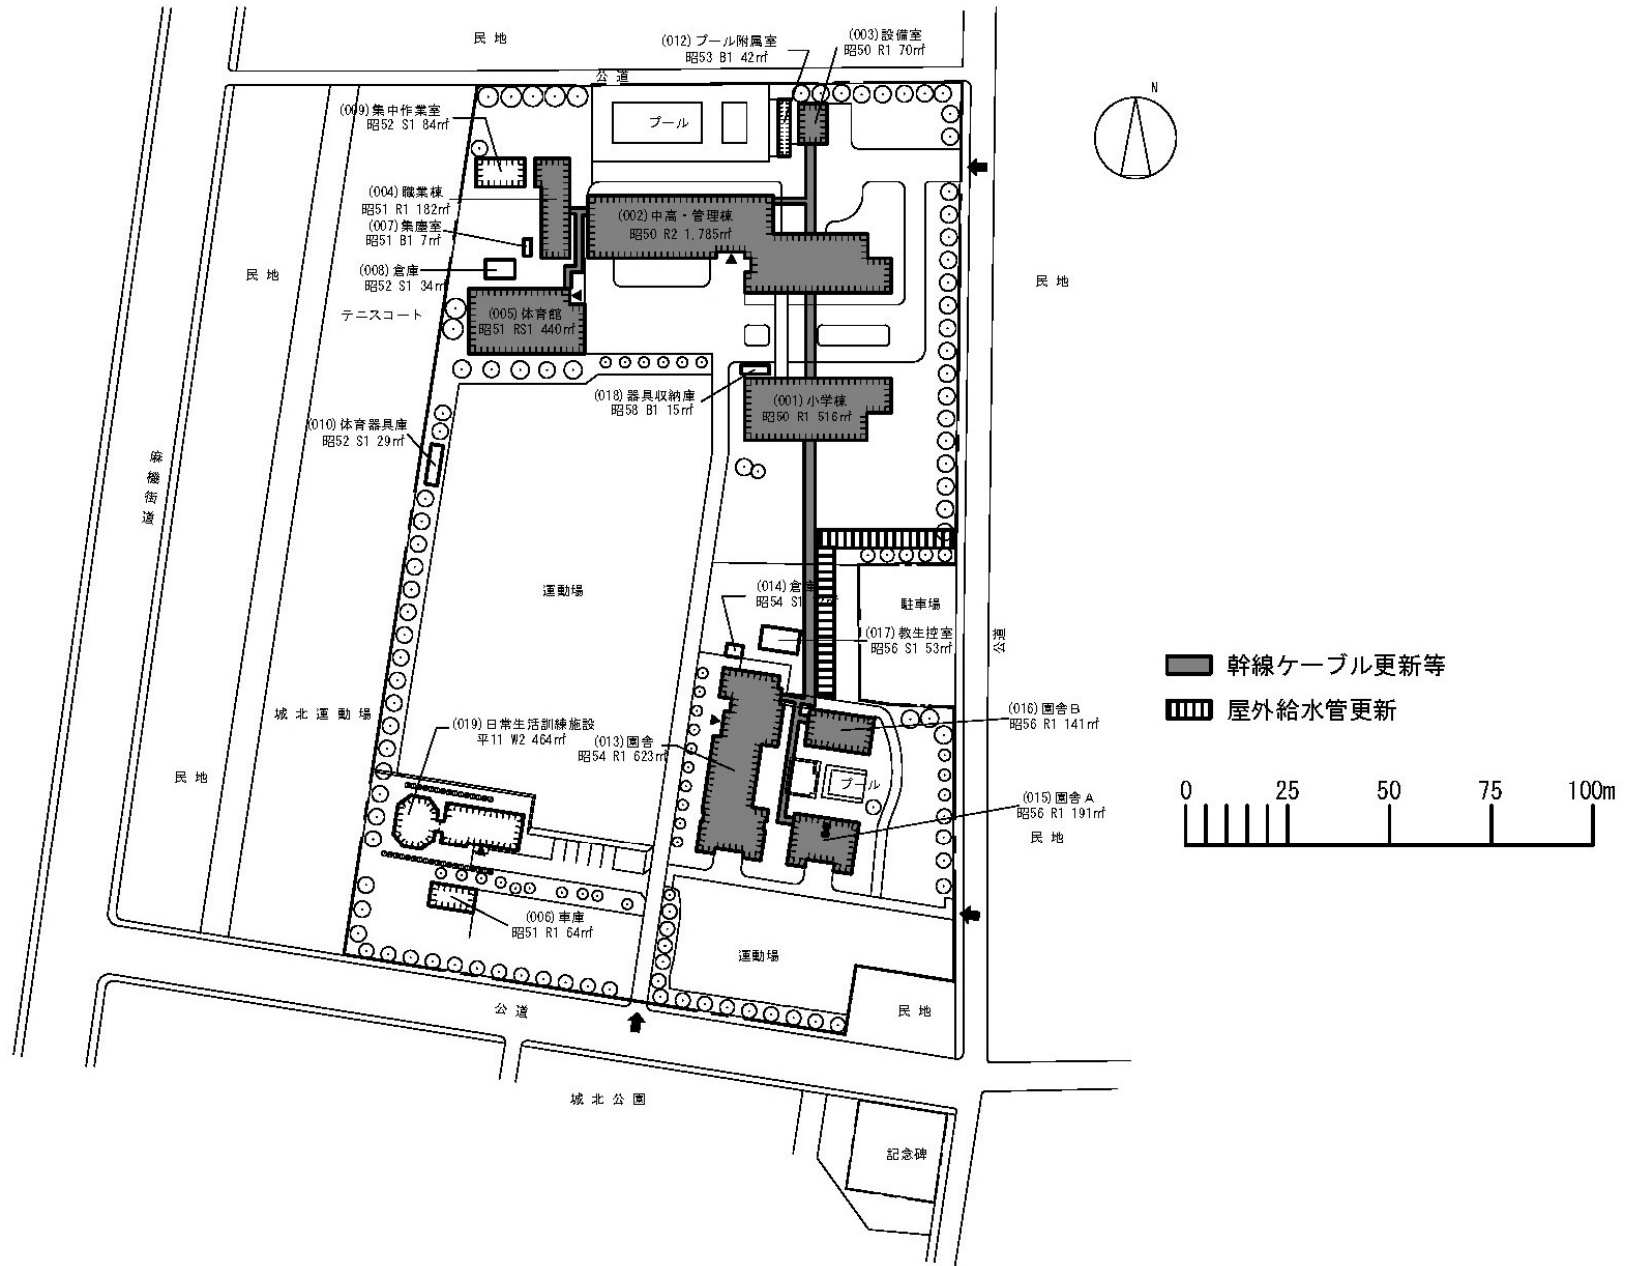


団地名	002 大岩	事業名	静岡大学(駿府町他(附小中他))ライフライン再生(電気設備等)	配置図	1/2000
-----	--------	-----	---------------------------------	-----	--------

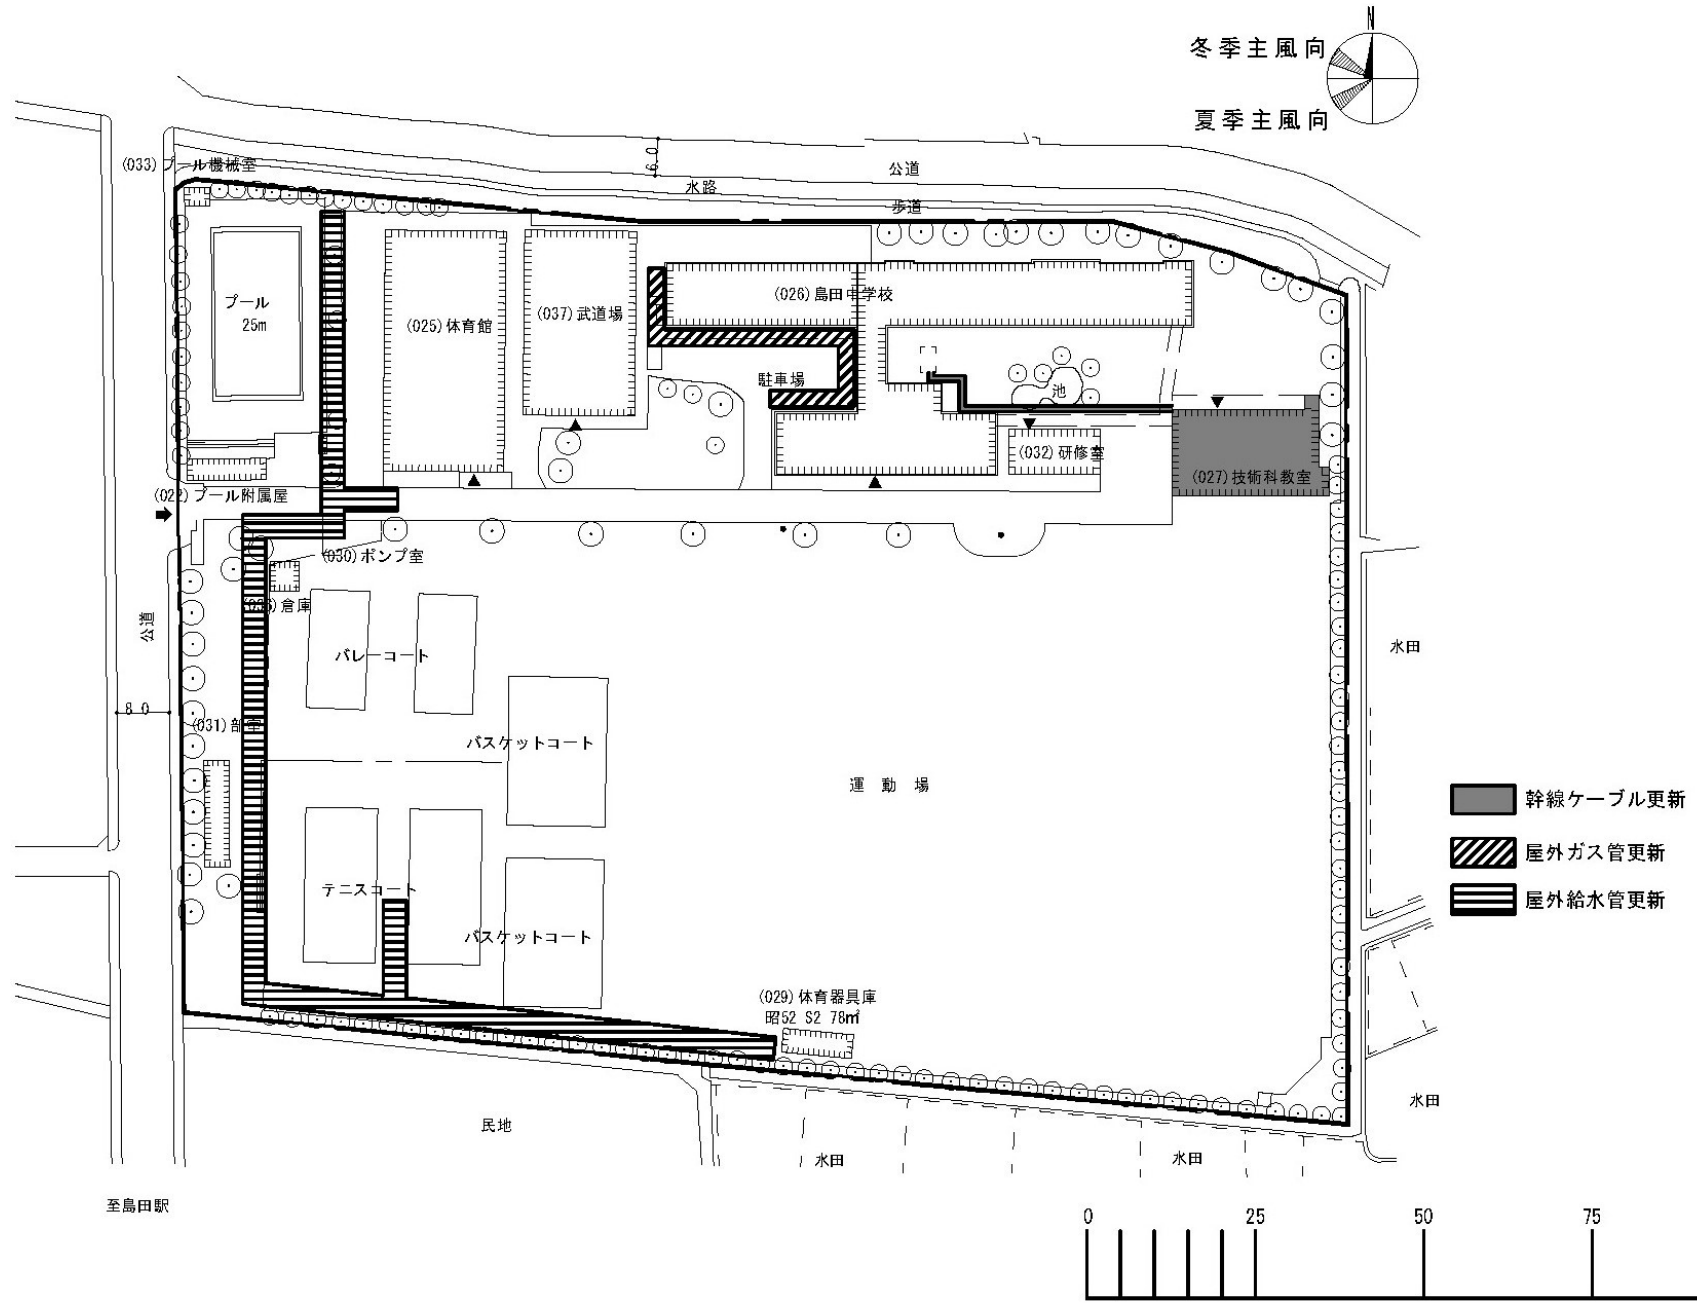

団地名	008 島田	事業名	静岡大学(駿府町他(附小中他))ライフライン再生(電気設備等)	配置図	1/1200
-----	--------	-----	---------------------------------	-----	--------

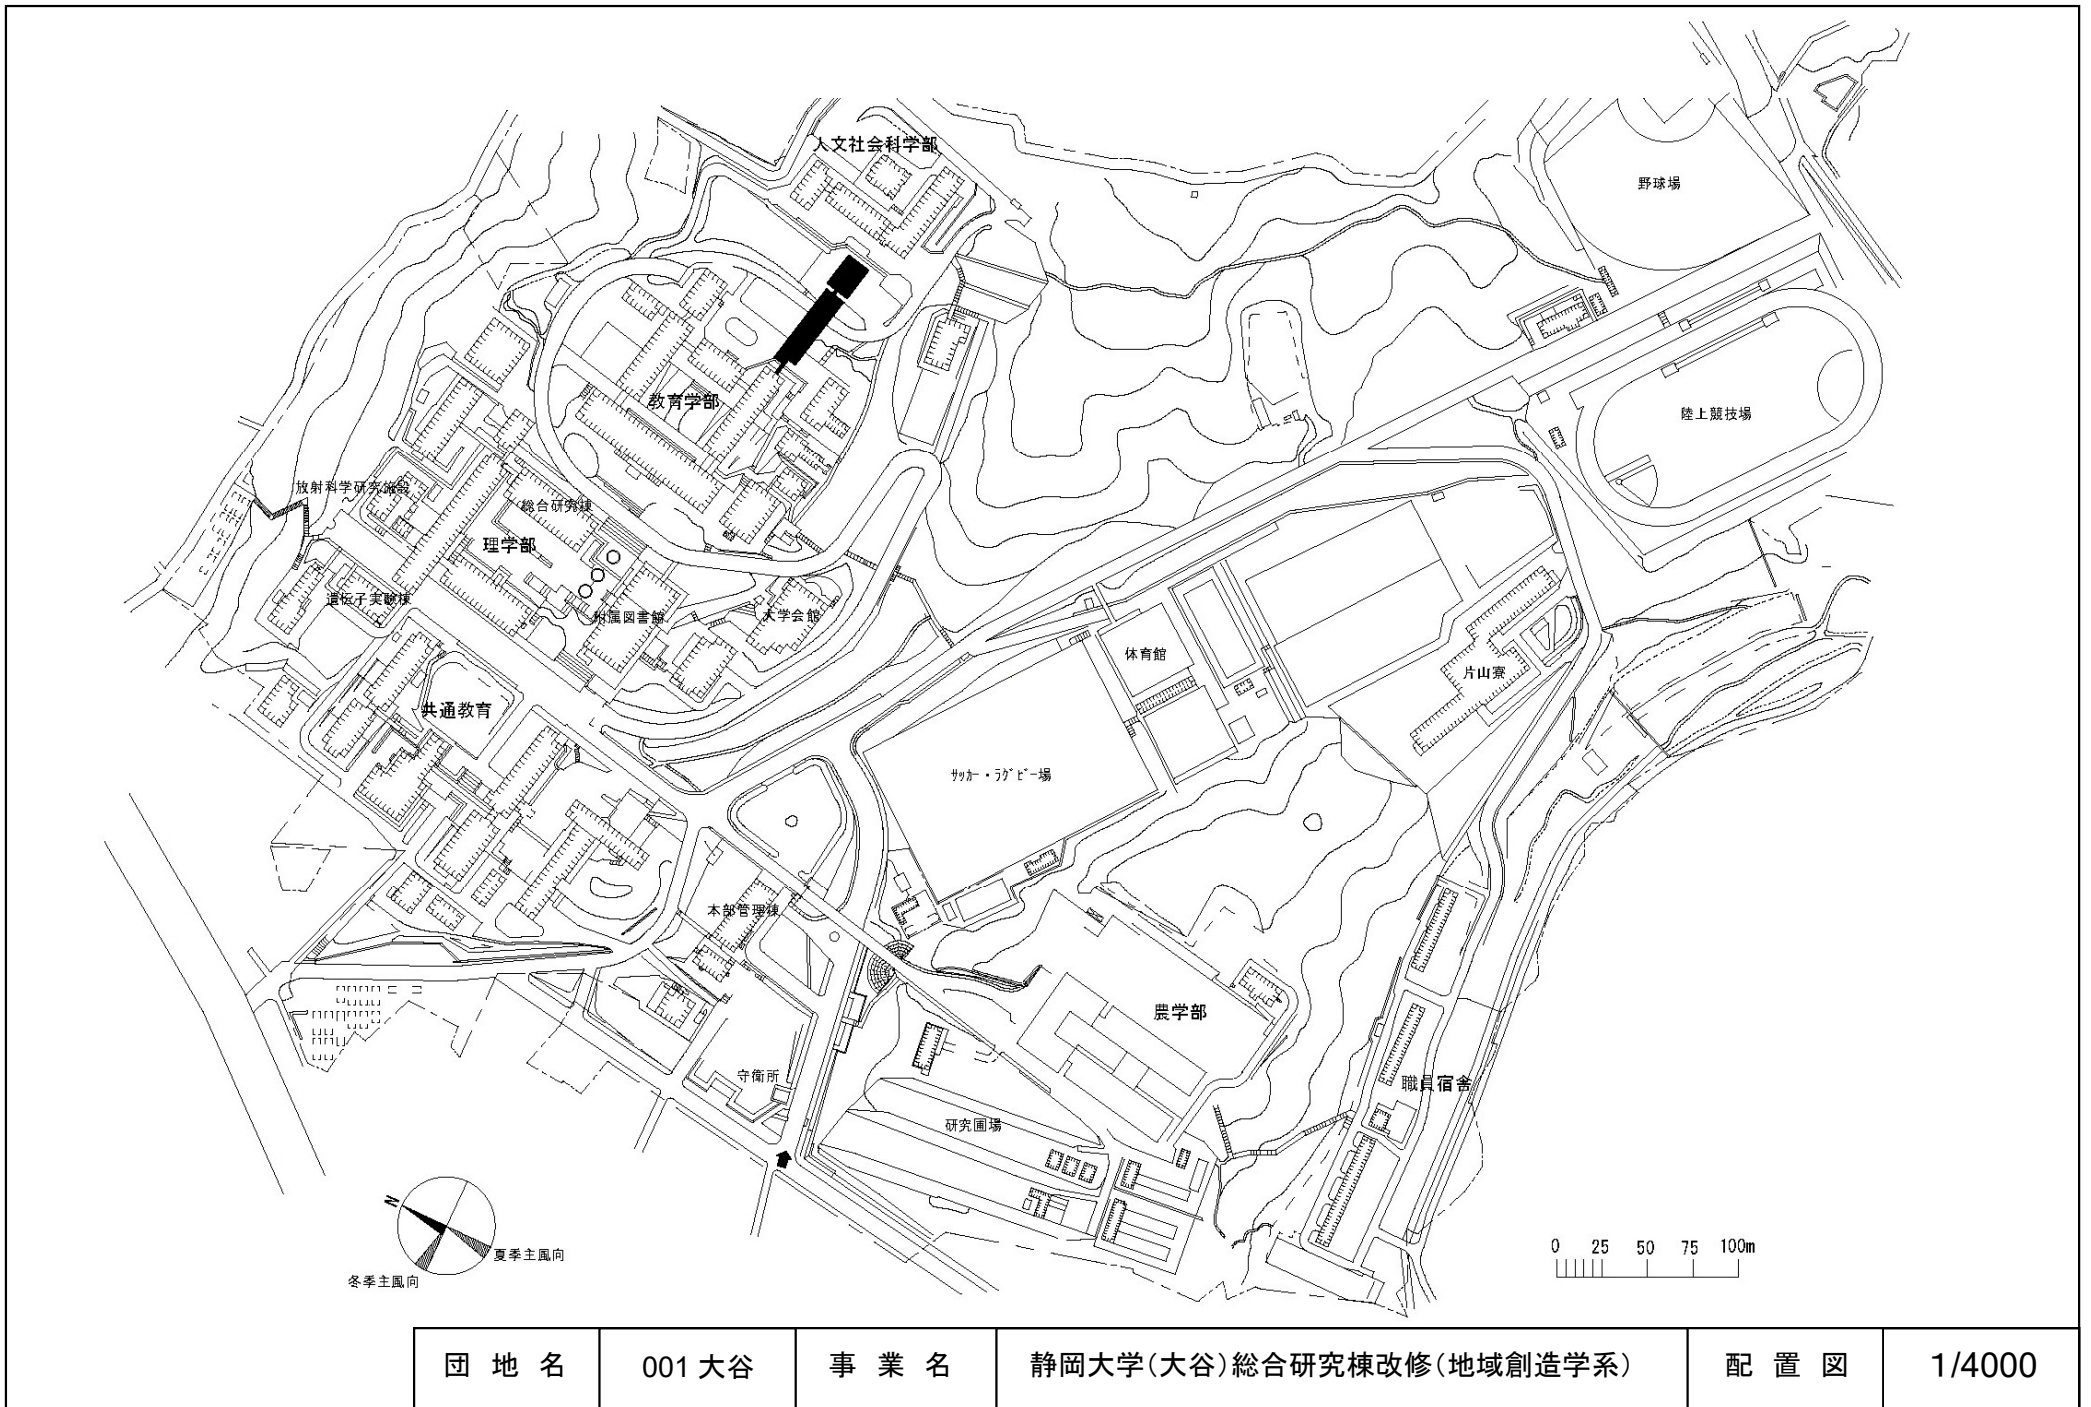


団地名	001 大谷	事業名	静岡大学(大谷)総合研究棟改修(地域創造学系)	配置図	1/4000
-----	--------	-----	-------------------------	-----	--------



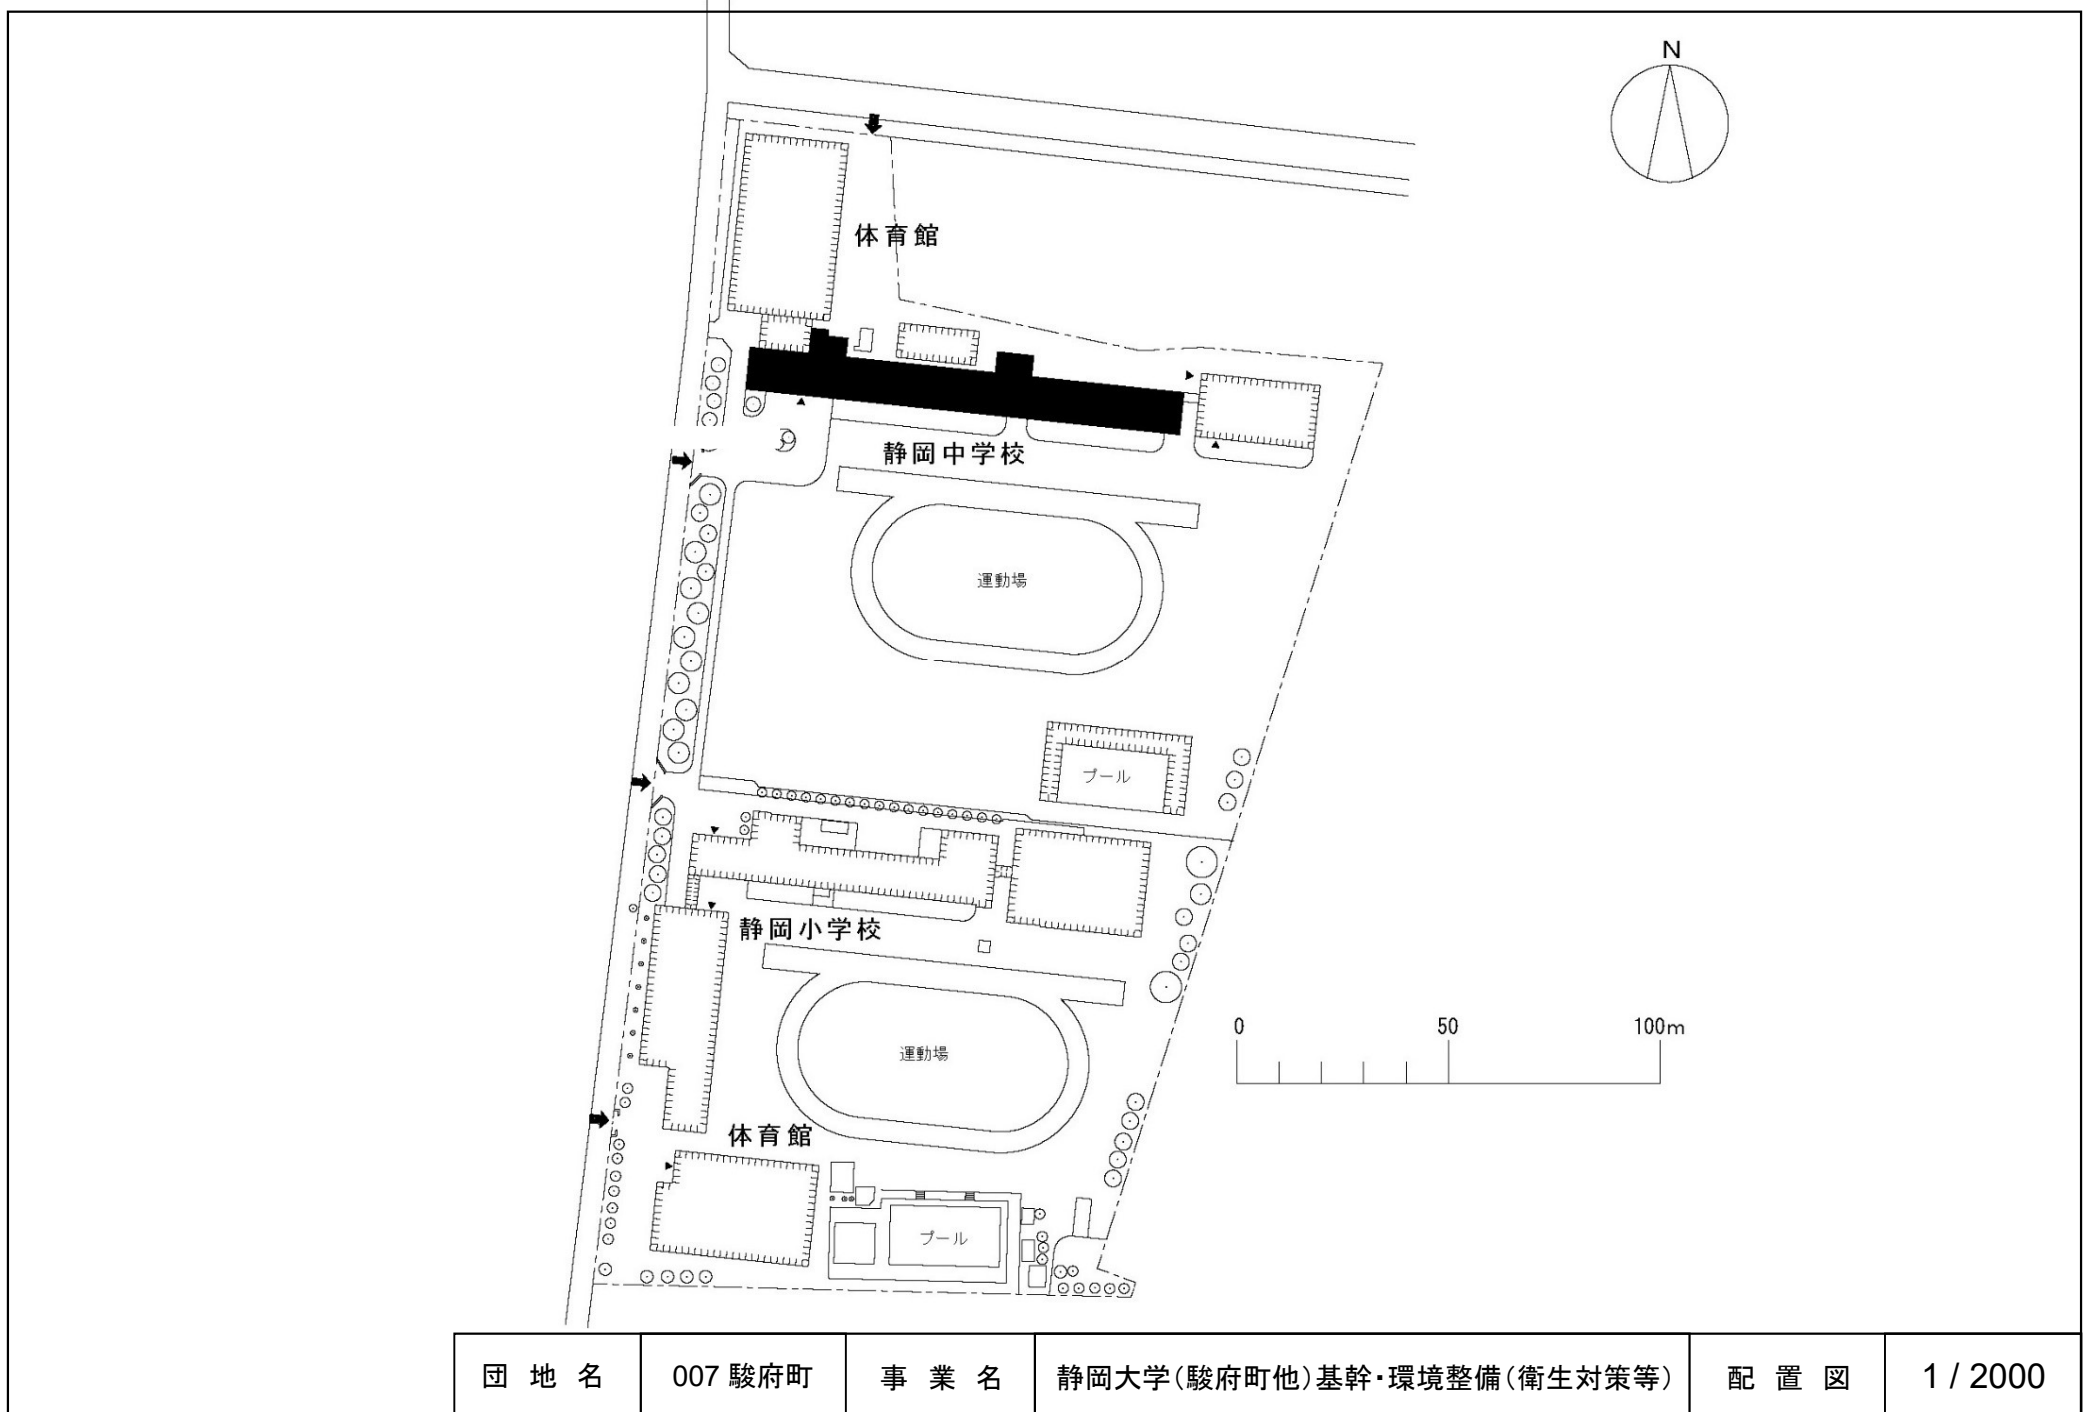


団地名	007 駿府町	事業名	静岡大学(駿府町他)基幹・環境整備(衛生対策等)	配置図	1 / 2000
-----	---------	-----	--------------------------	-----	----------




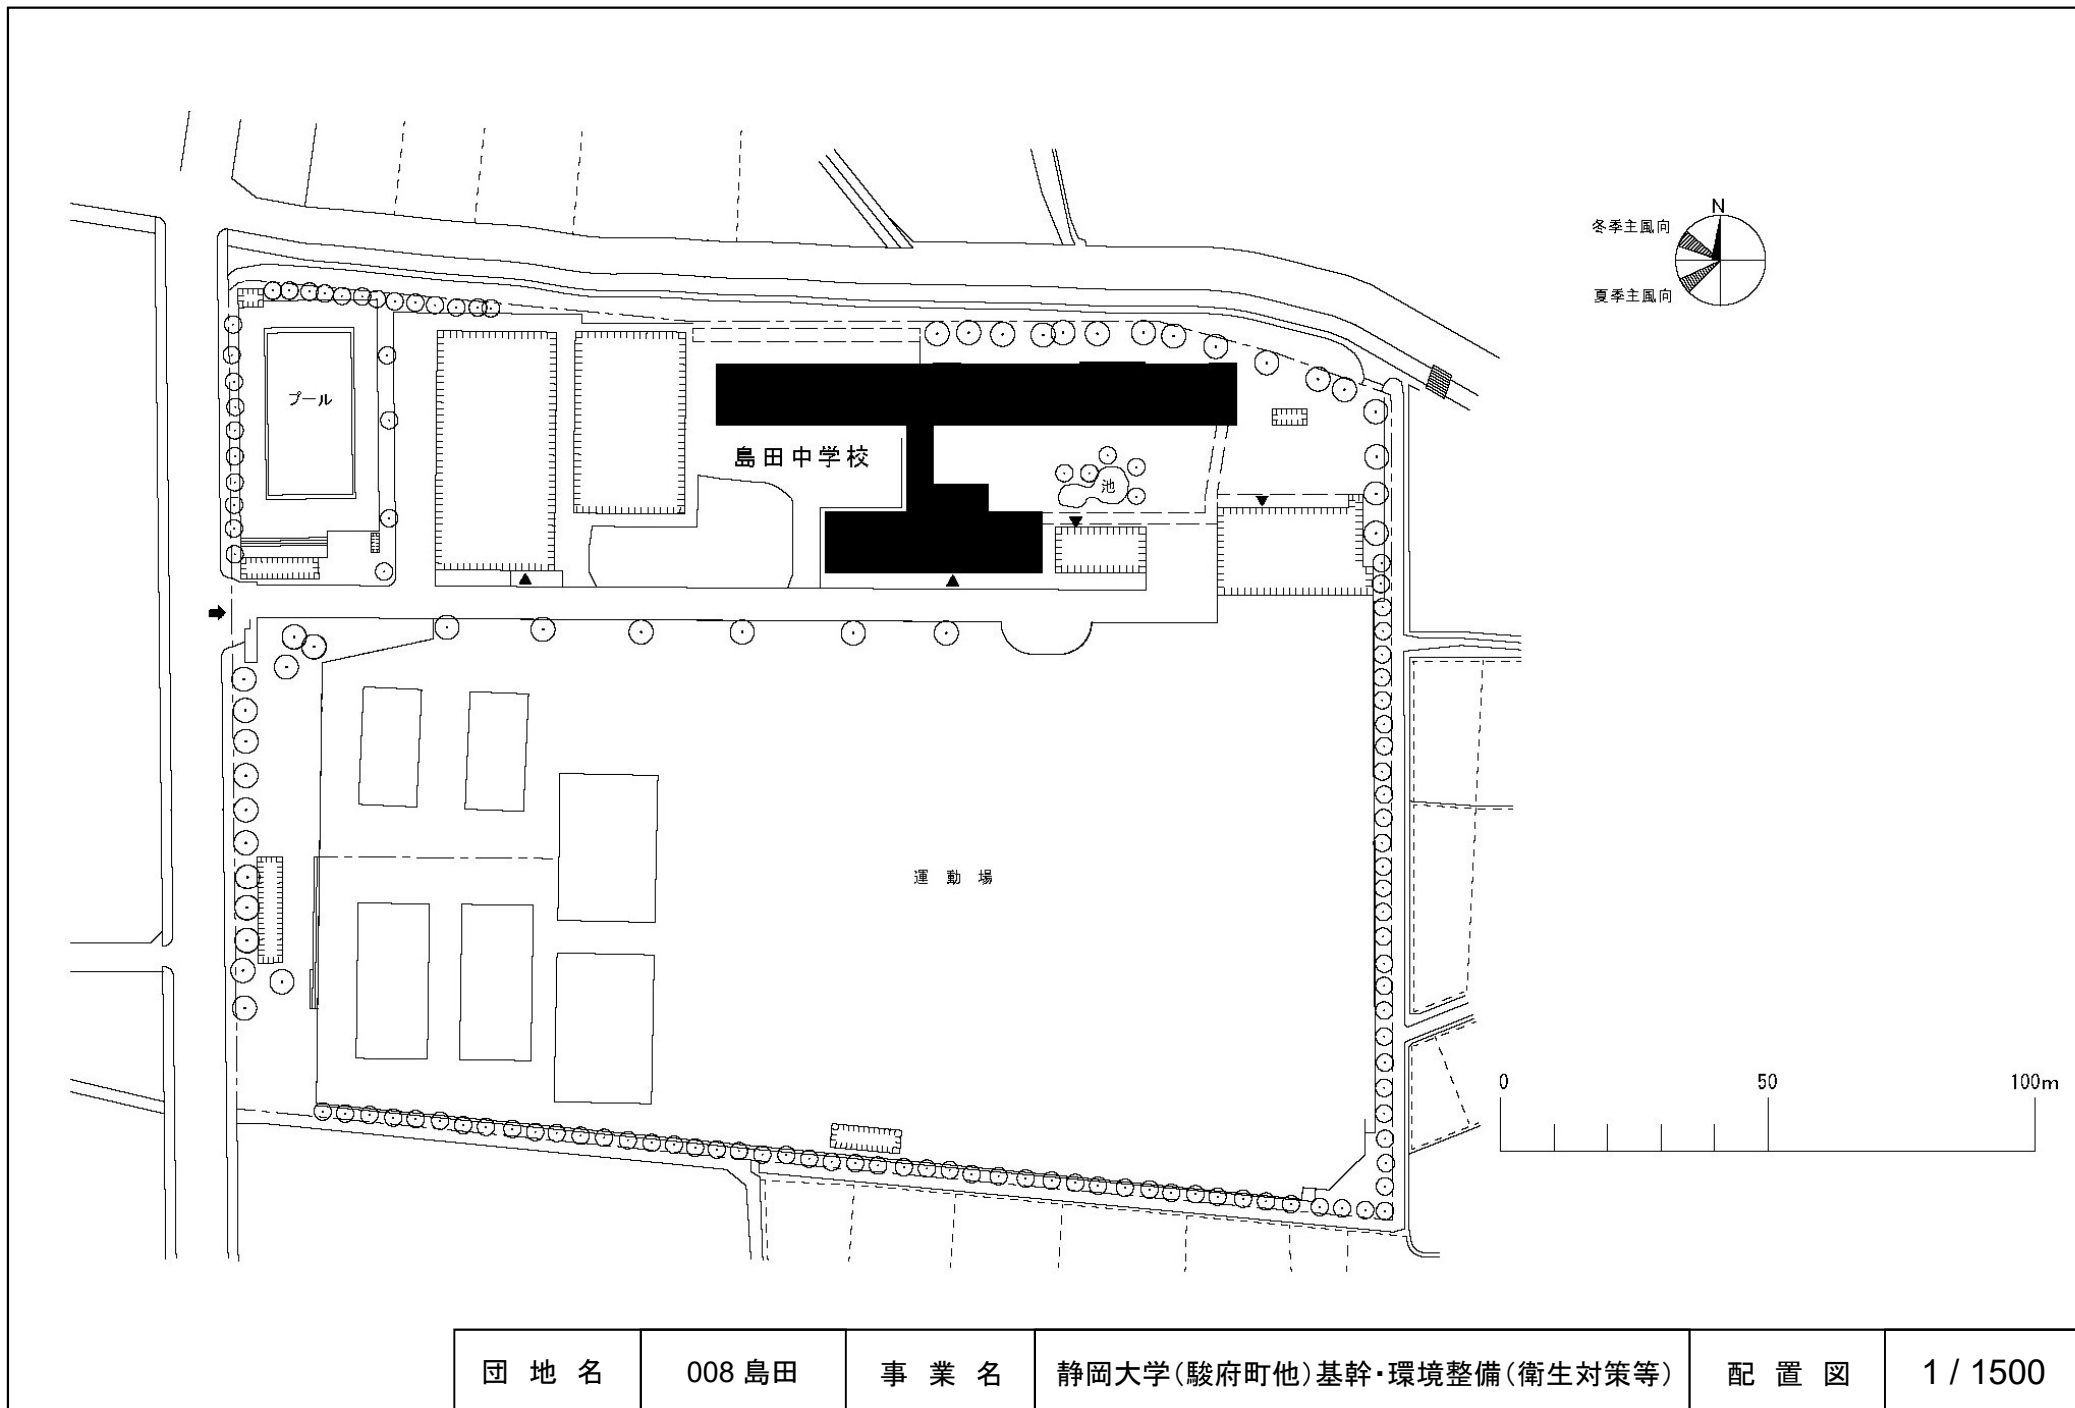


団地名	008 島田	事業名	静岡大学(駿府町他)基幹・環境整備(衛生対策等)	配置図	1 / 1500
-----	--------	-----	--------------------------	-----	----------

 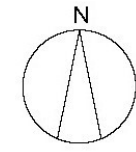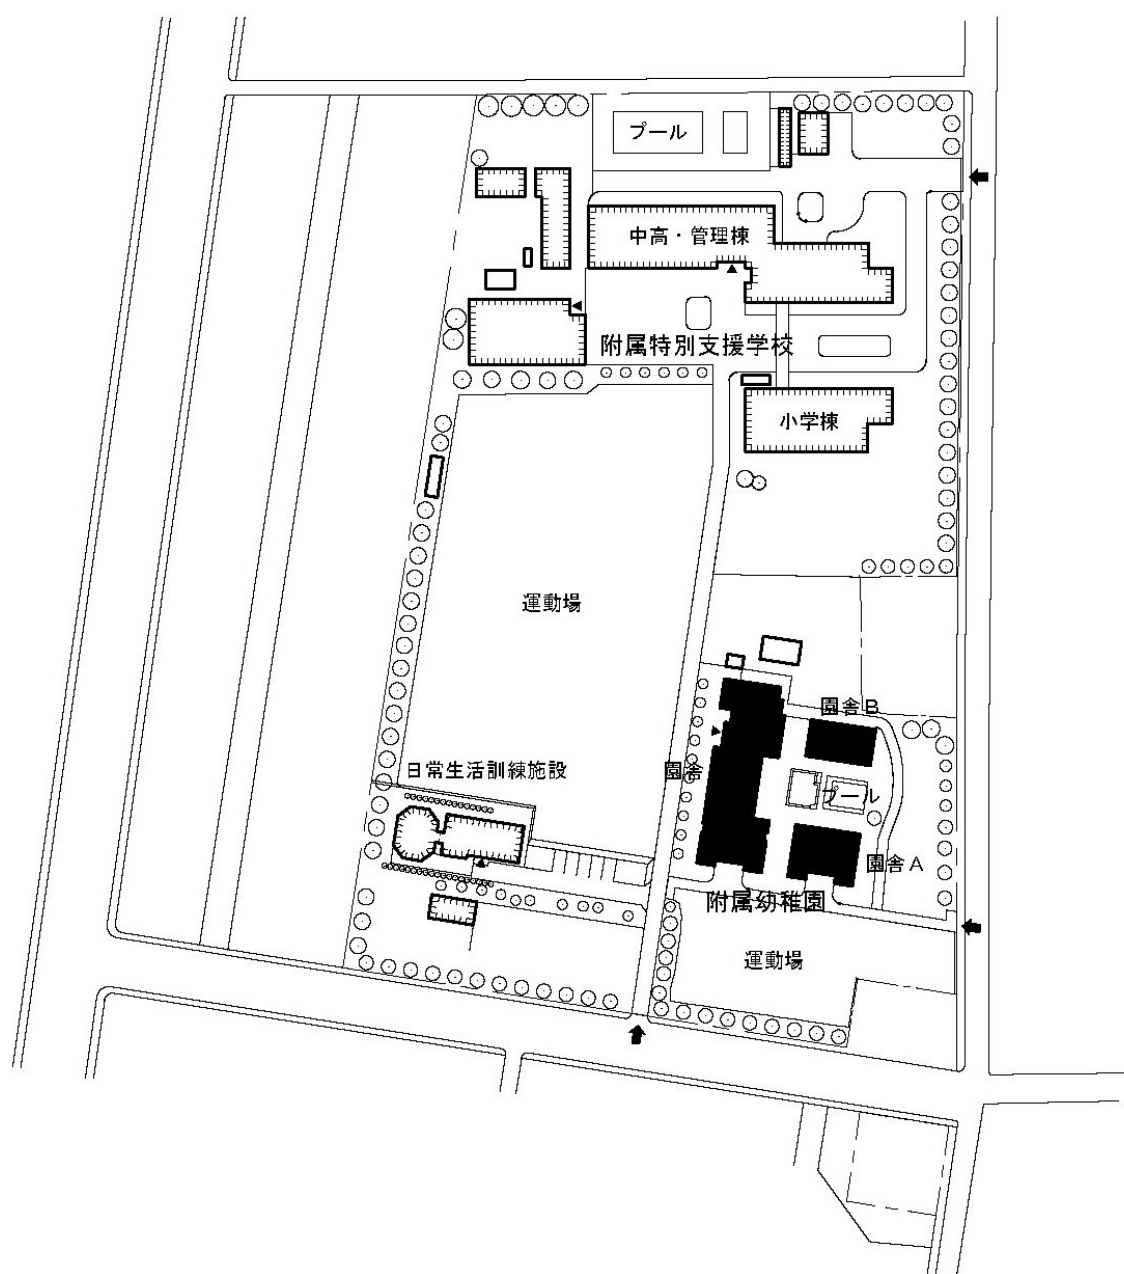



団地名	002 大岩	事業名	静岡大学(駿府町他)基幹・環境整備(衛生対策等)	配置図	1 / 2000
-----	--------	-----	--------------------------	-----	----------

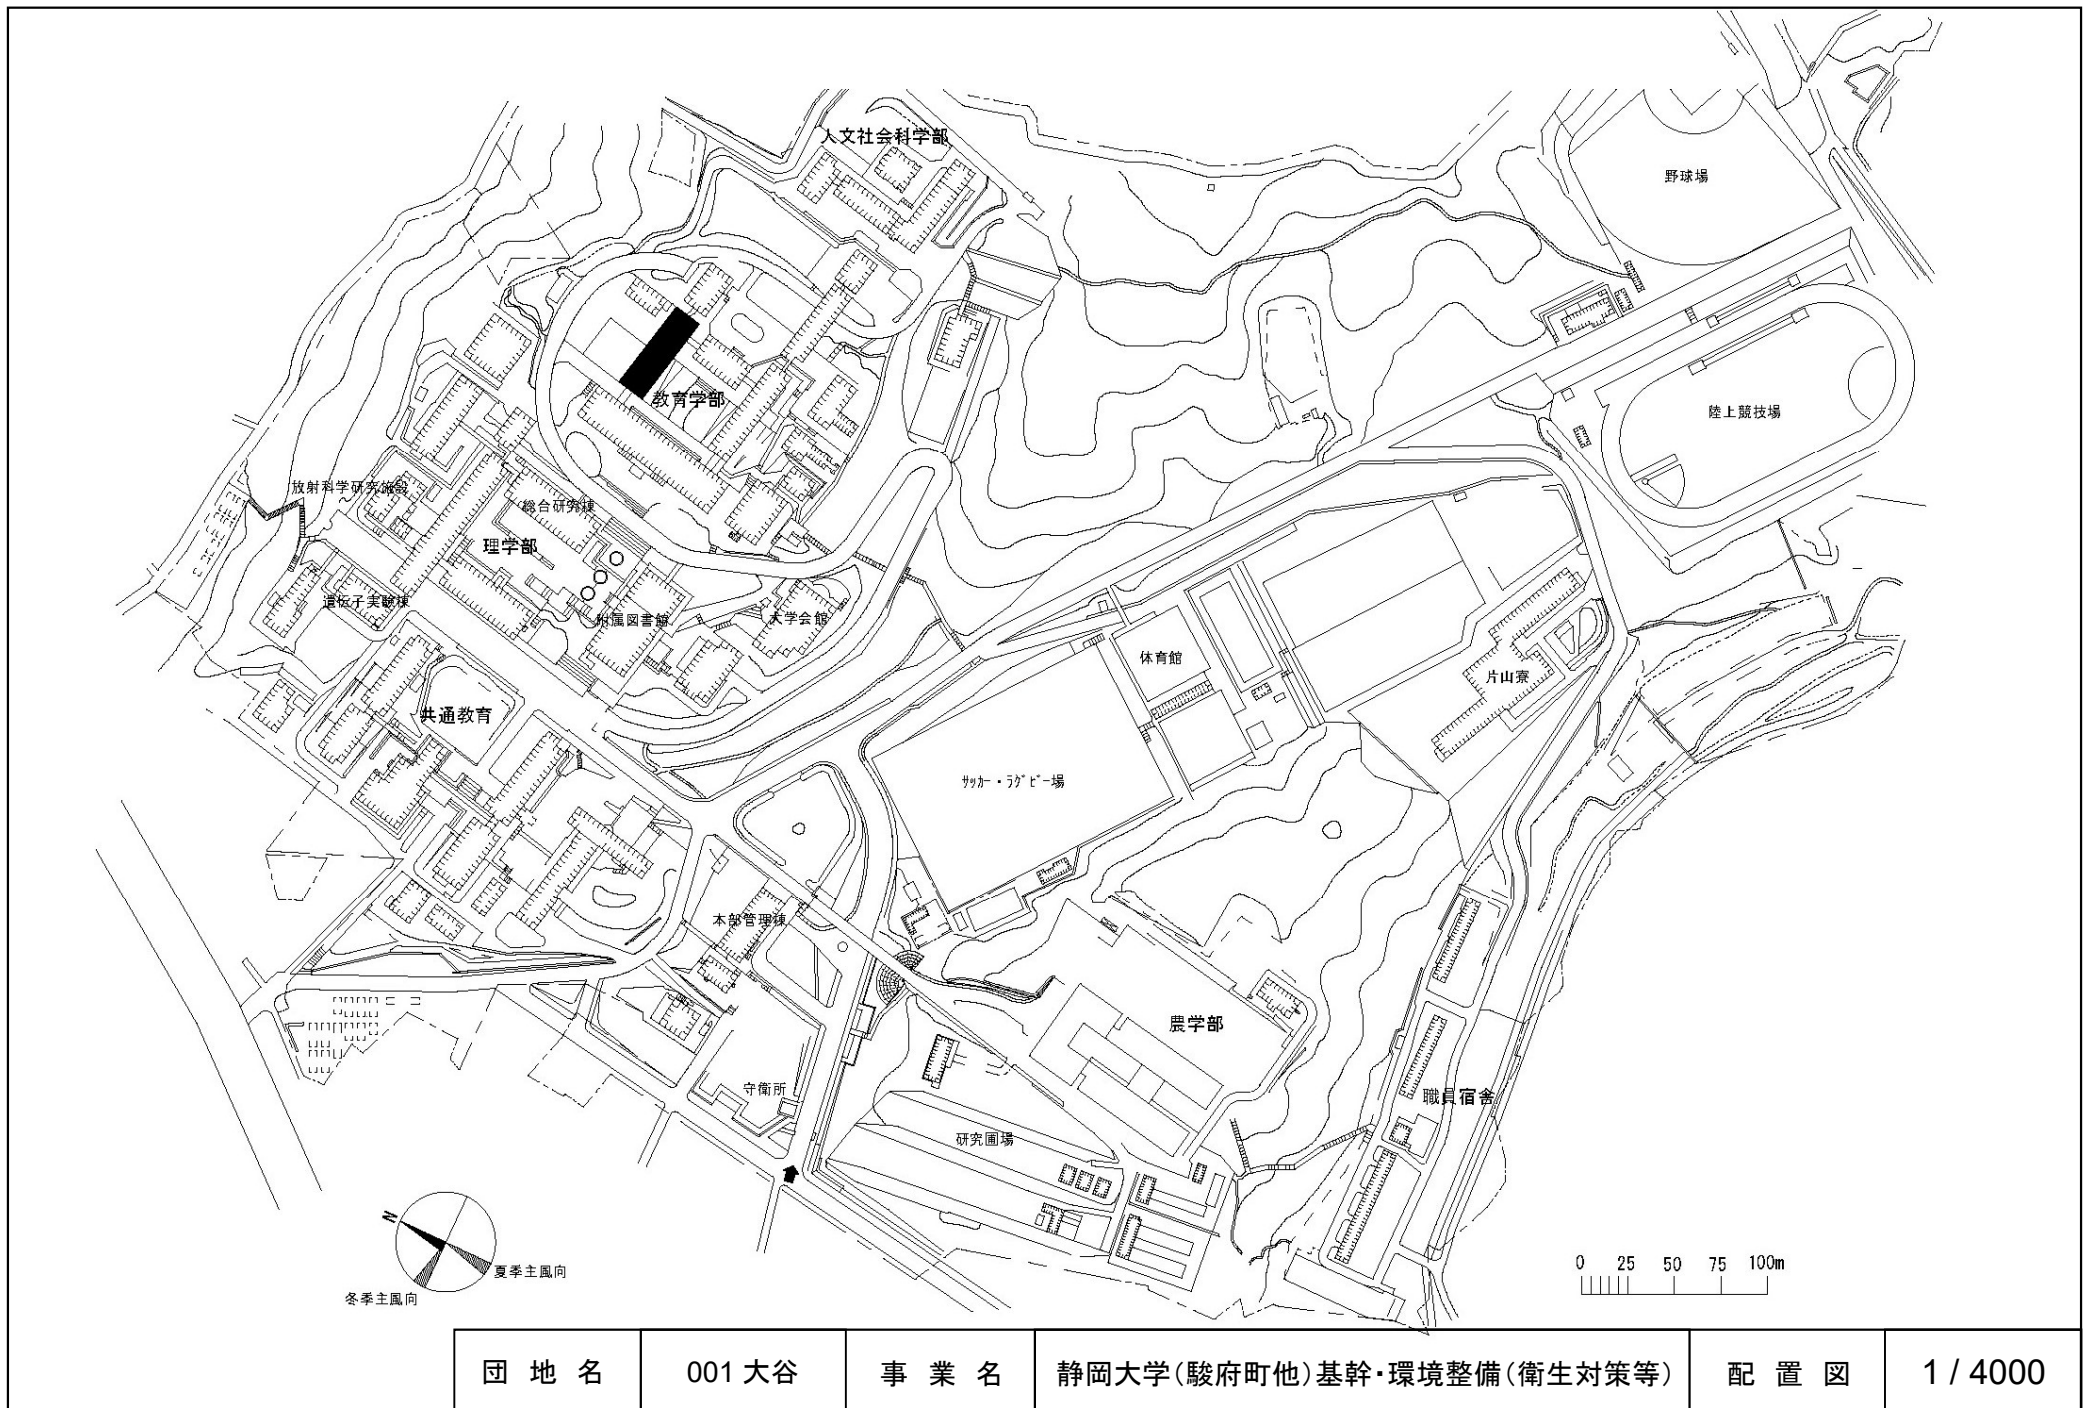



団地名	001大谷	事業名	静岡大学(駿府町他)基幹・環境整備(衛生対策等)	配置図	1 / 4000
-----	-------	-----	--------------------------	-----	----------

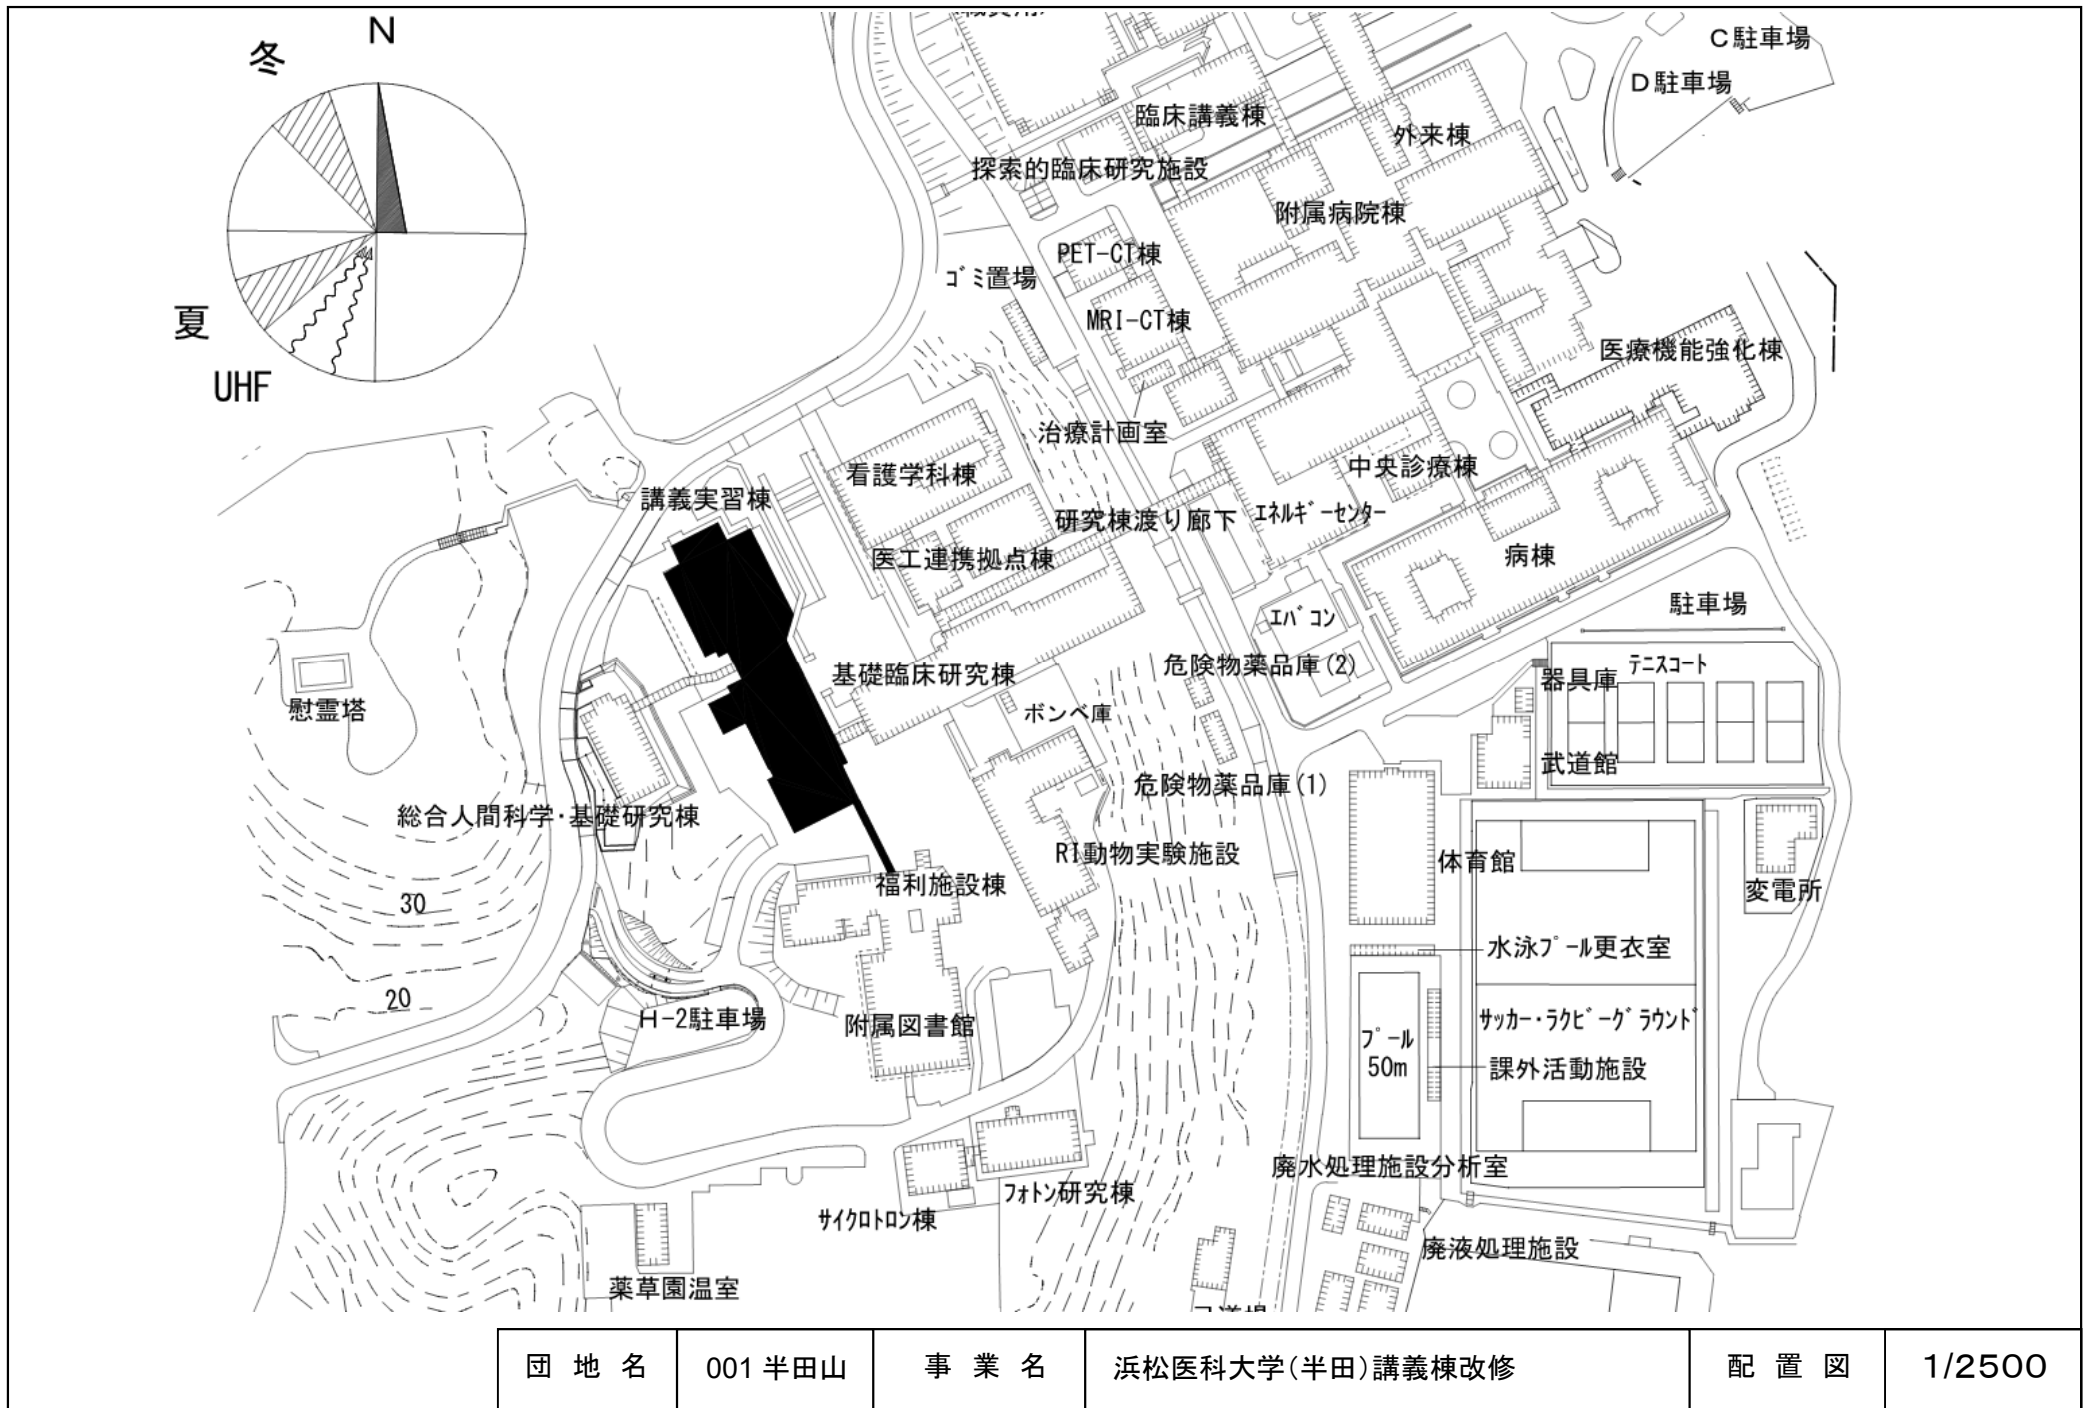



団地名	001 半田山	事業名	浜松医科大学(半田)講義棟改修	配置図	1/2500
-----	---------	-----	-----------------	-----	--------

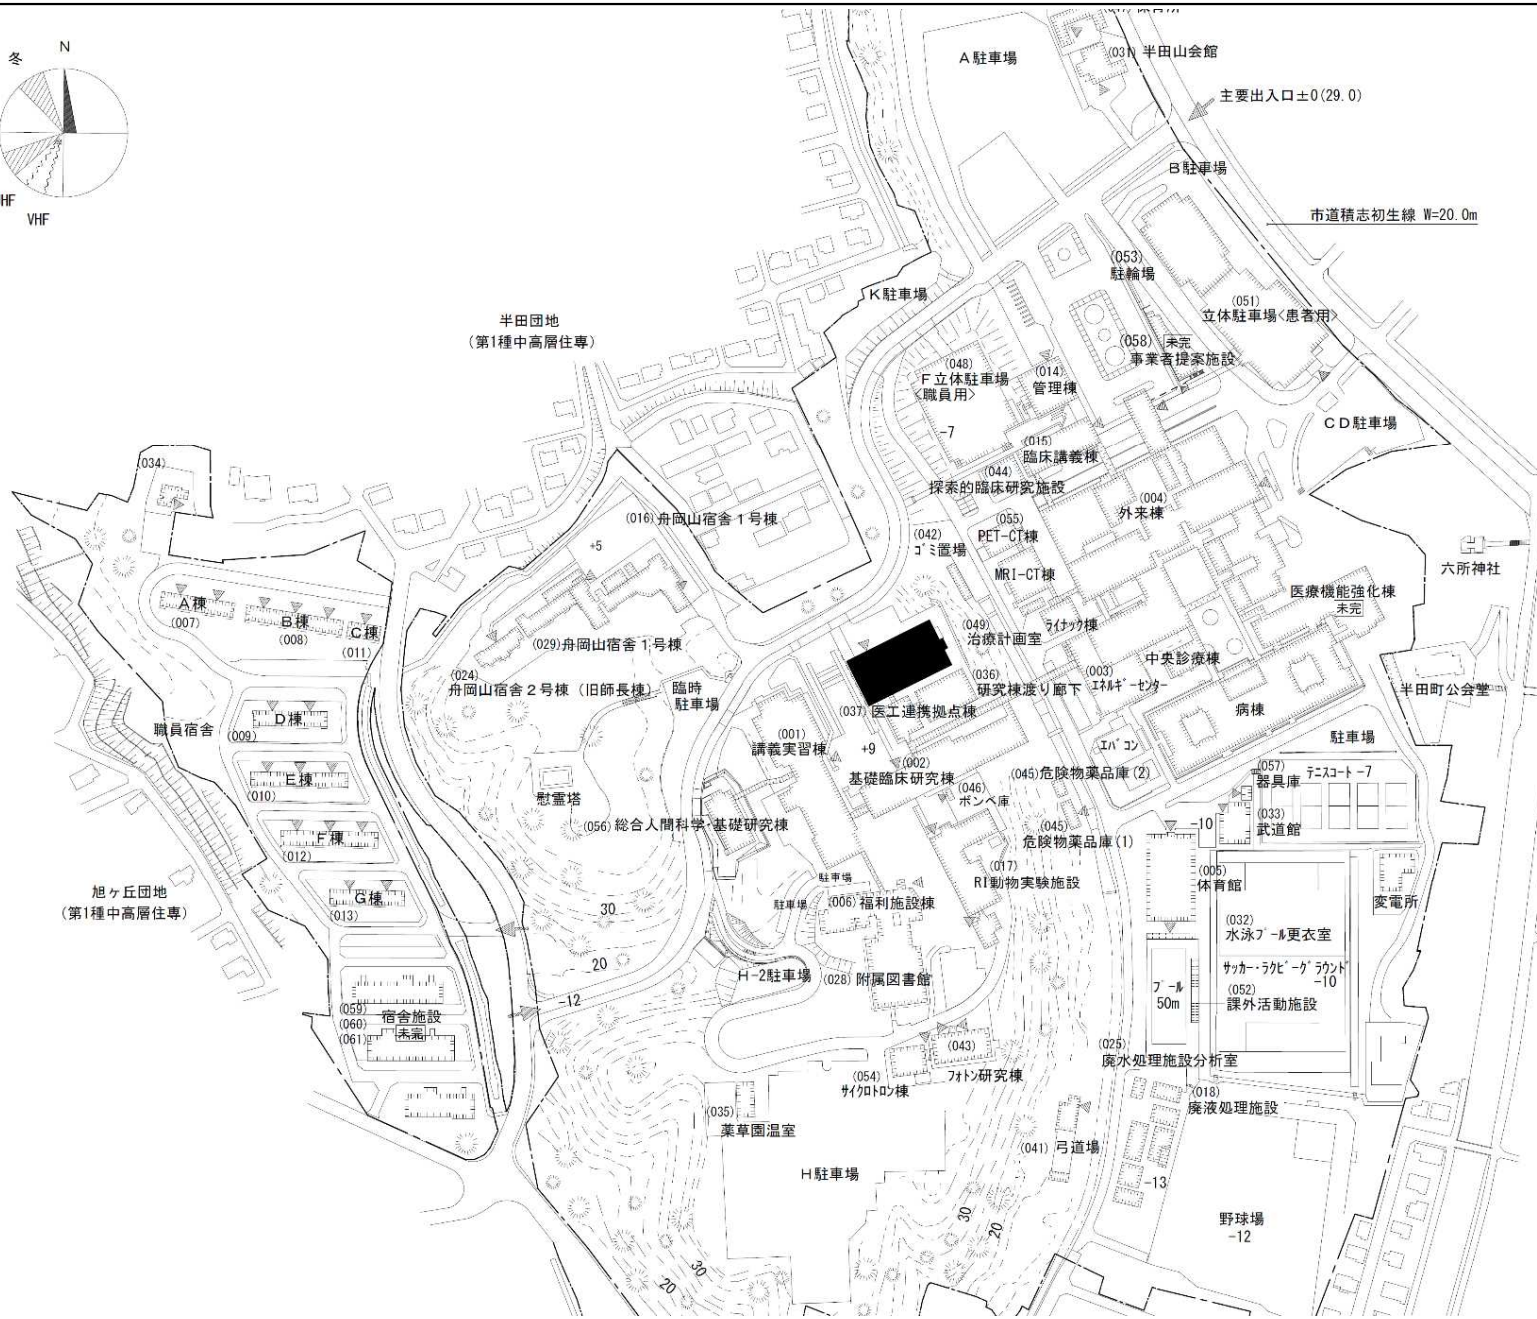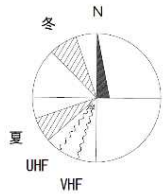



団地名	001 半田	事業名	浜松医科大学(半田) 基幹・環境整備(衛生対策等)	配置図	1/4, 000
-----	--------	-----	------------------------------	-----	----------

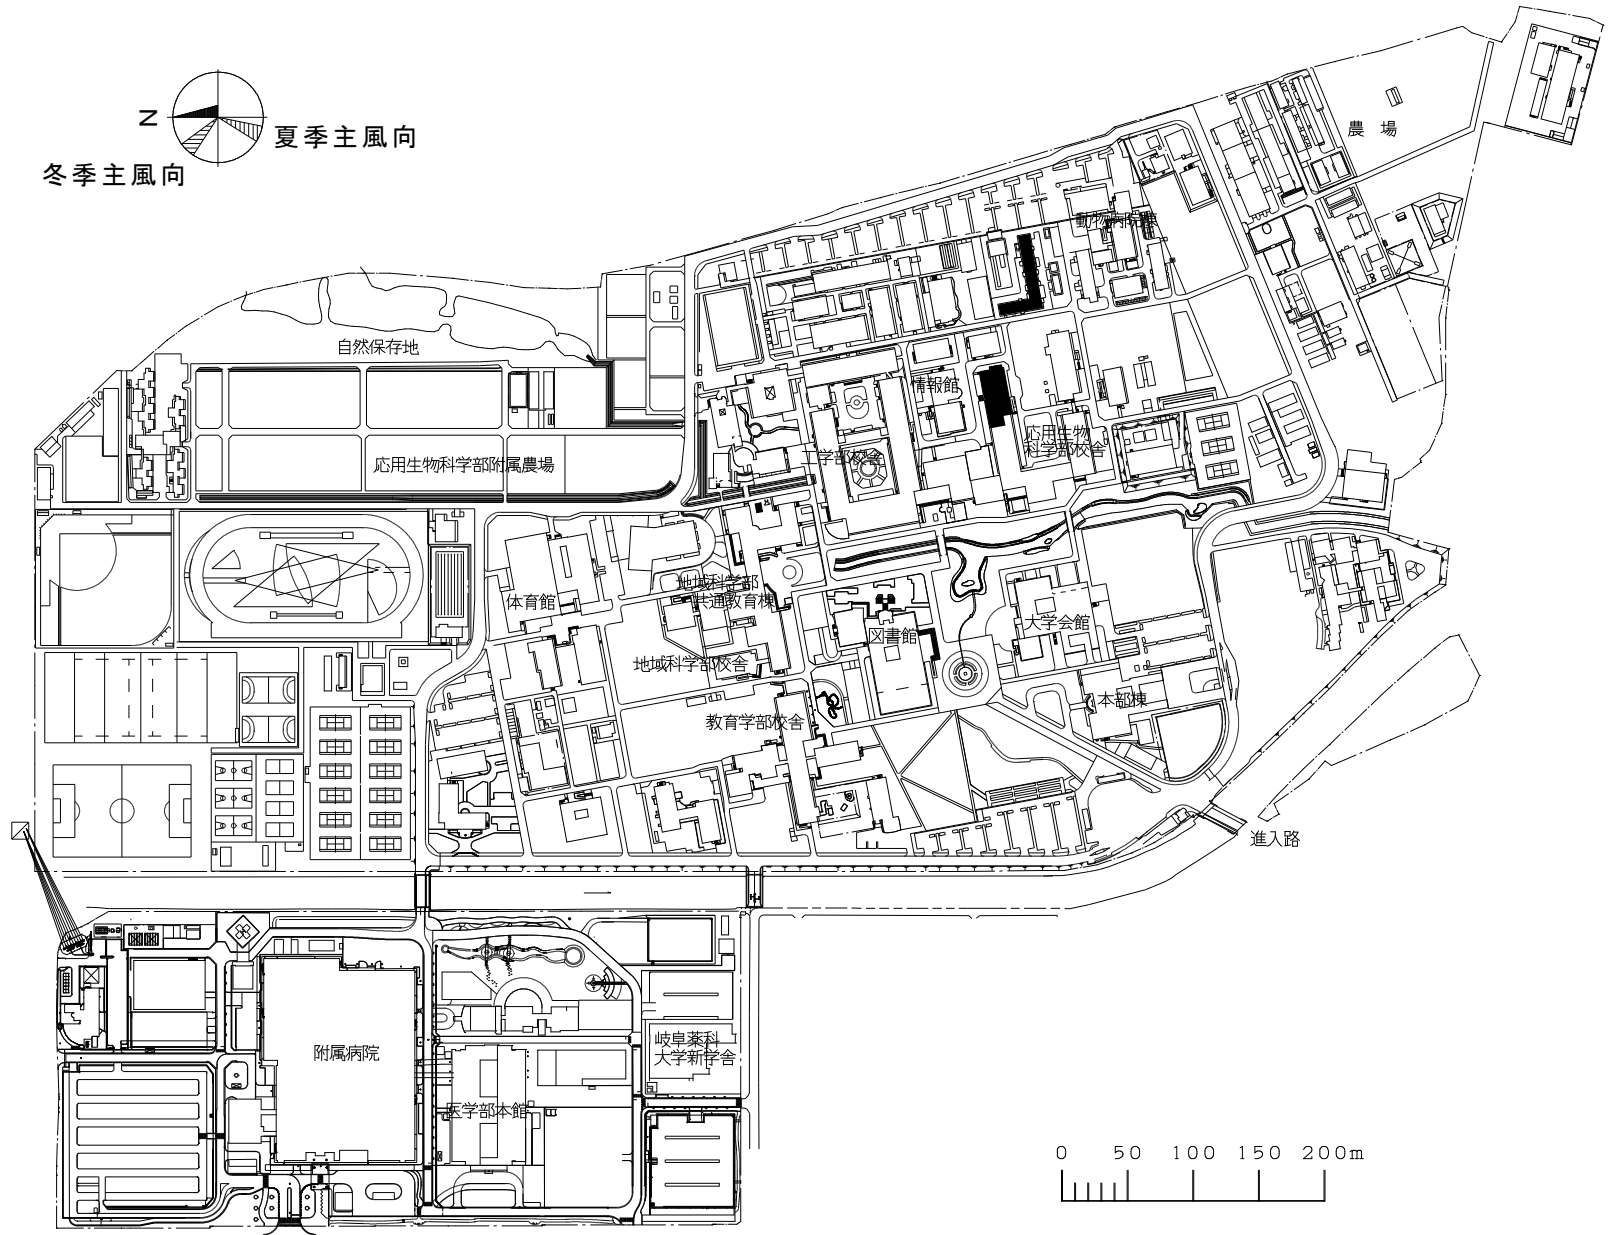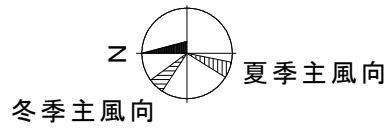

団地名	岐阜大学 017 柳戸	事業名	東海国立大学機構(岐阜)(柳戸)総合研究棟改修(応用生物科学系)	配置図	1/6,000
-----	----------------	-----	----------------------------------	-----	---------

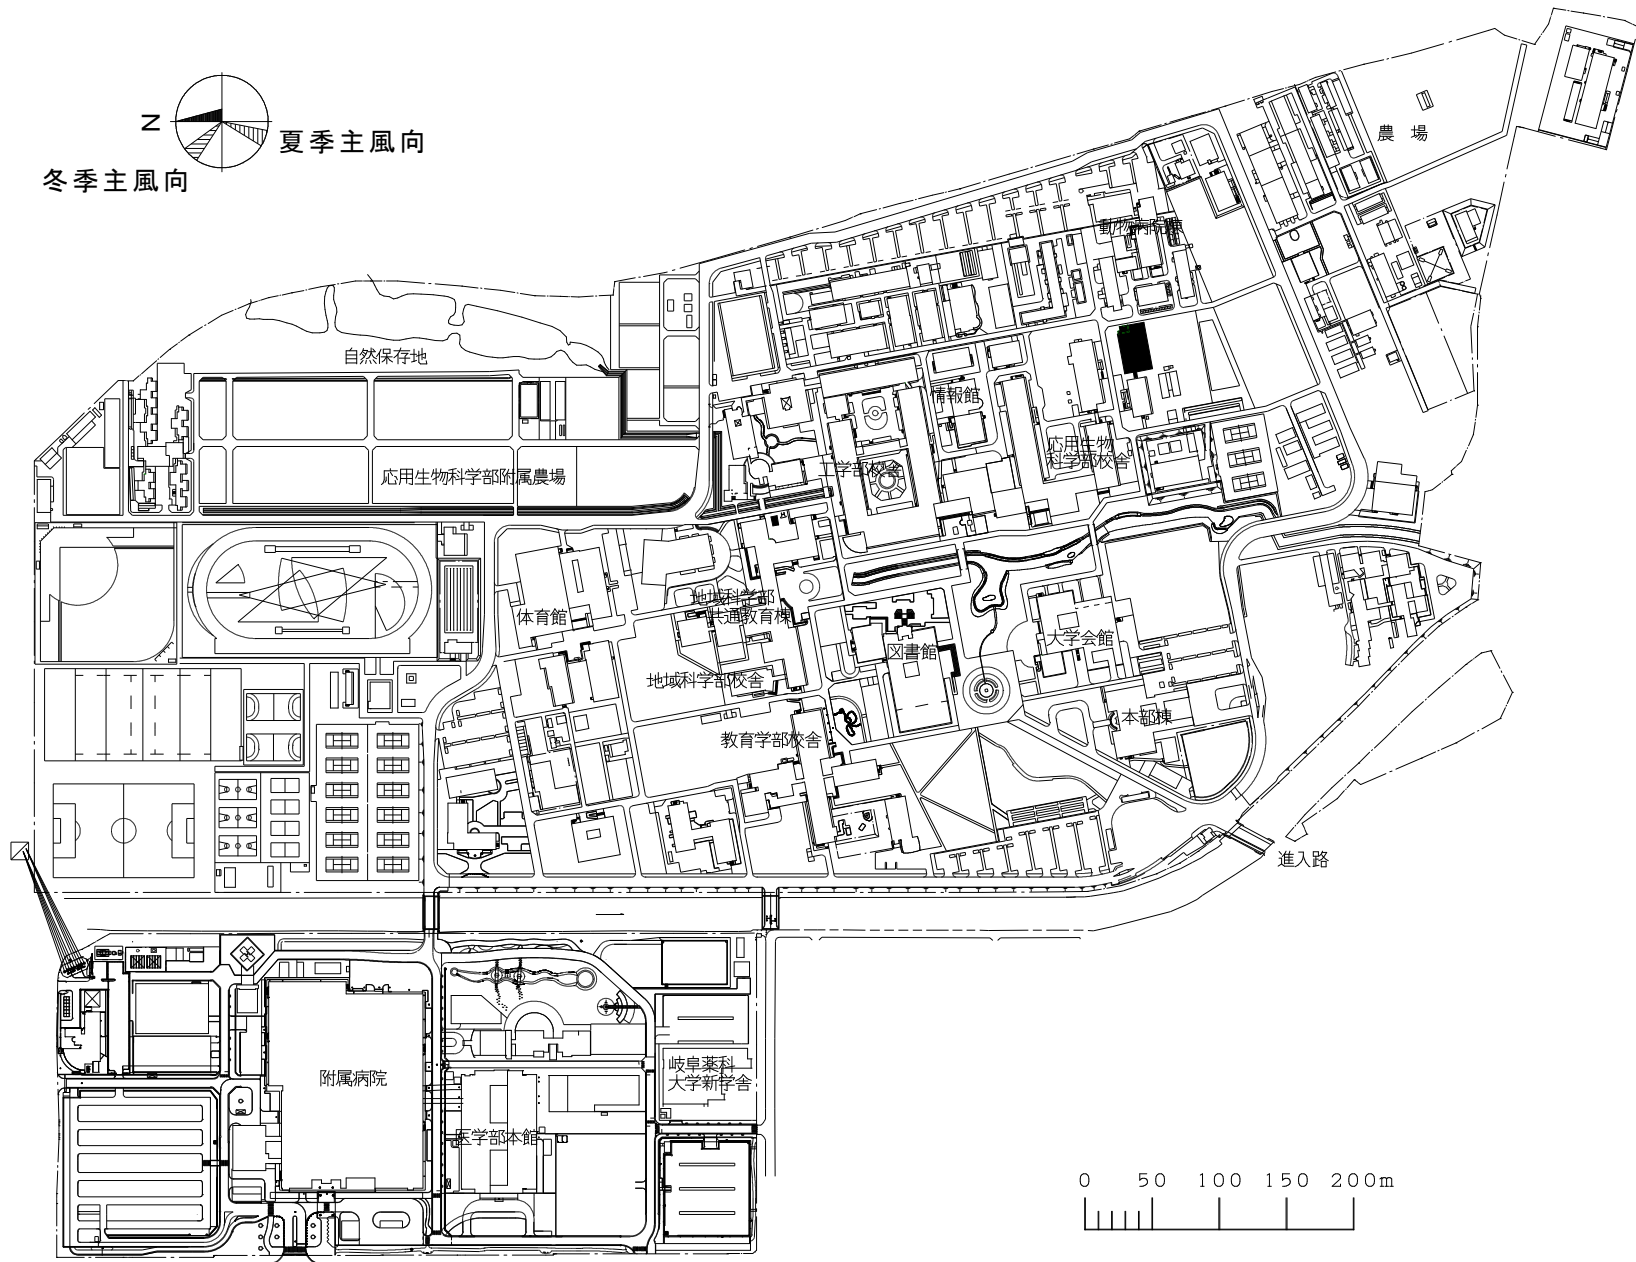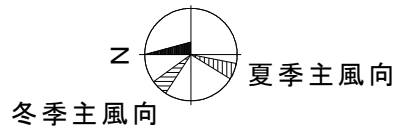


団地名 岐阜大学 017 柳戸	事業名 東海国立大学機構(岐阜)(柳戸)実験研究棟(医学系)	配置図 1/6,000
-----------------------	-----------------------------------	----------------

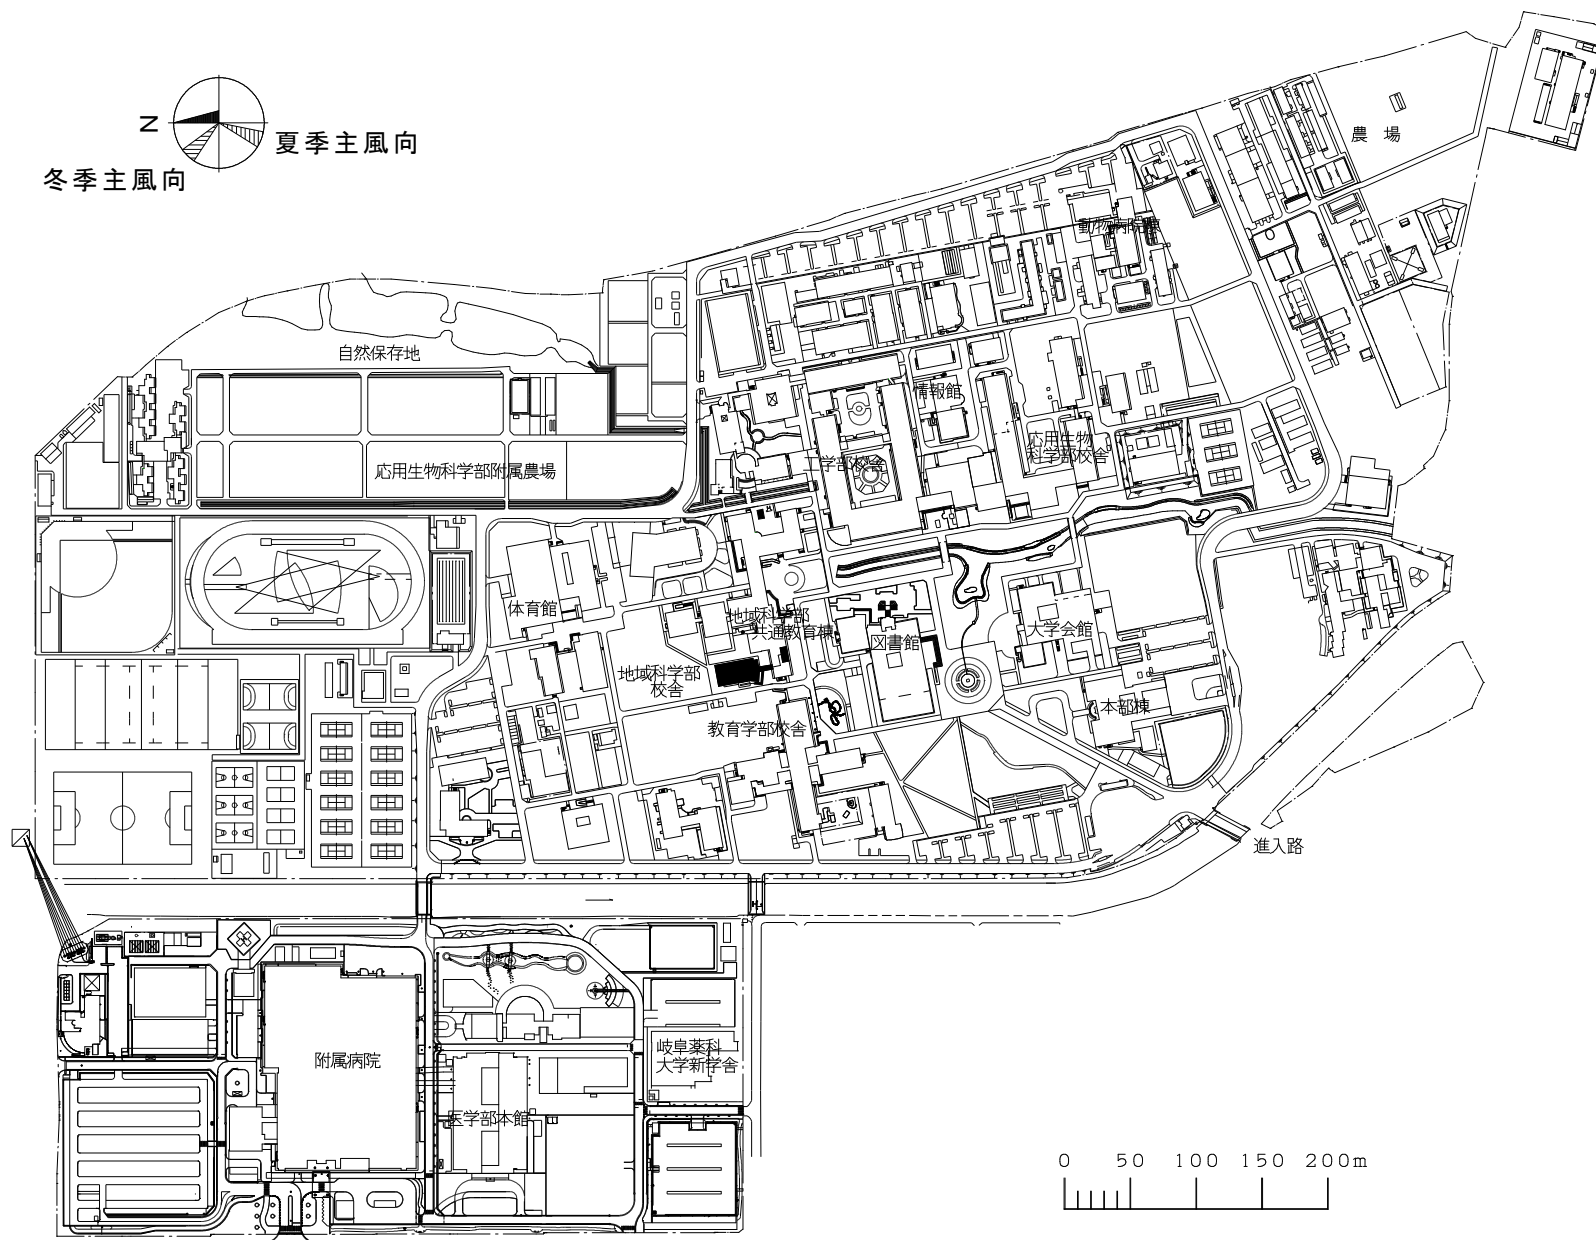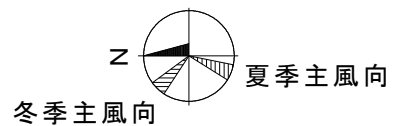


団地名	岐阜大学 017 柳戸	事業名	東海国立大学機構(岐阜) (柳戸)基幹・環境整備(衛生対策等)	配置図	1/6,000
-----	----------------	-----	------------------------------------	-----	---------




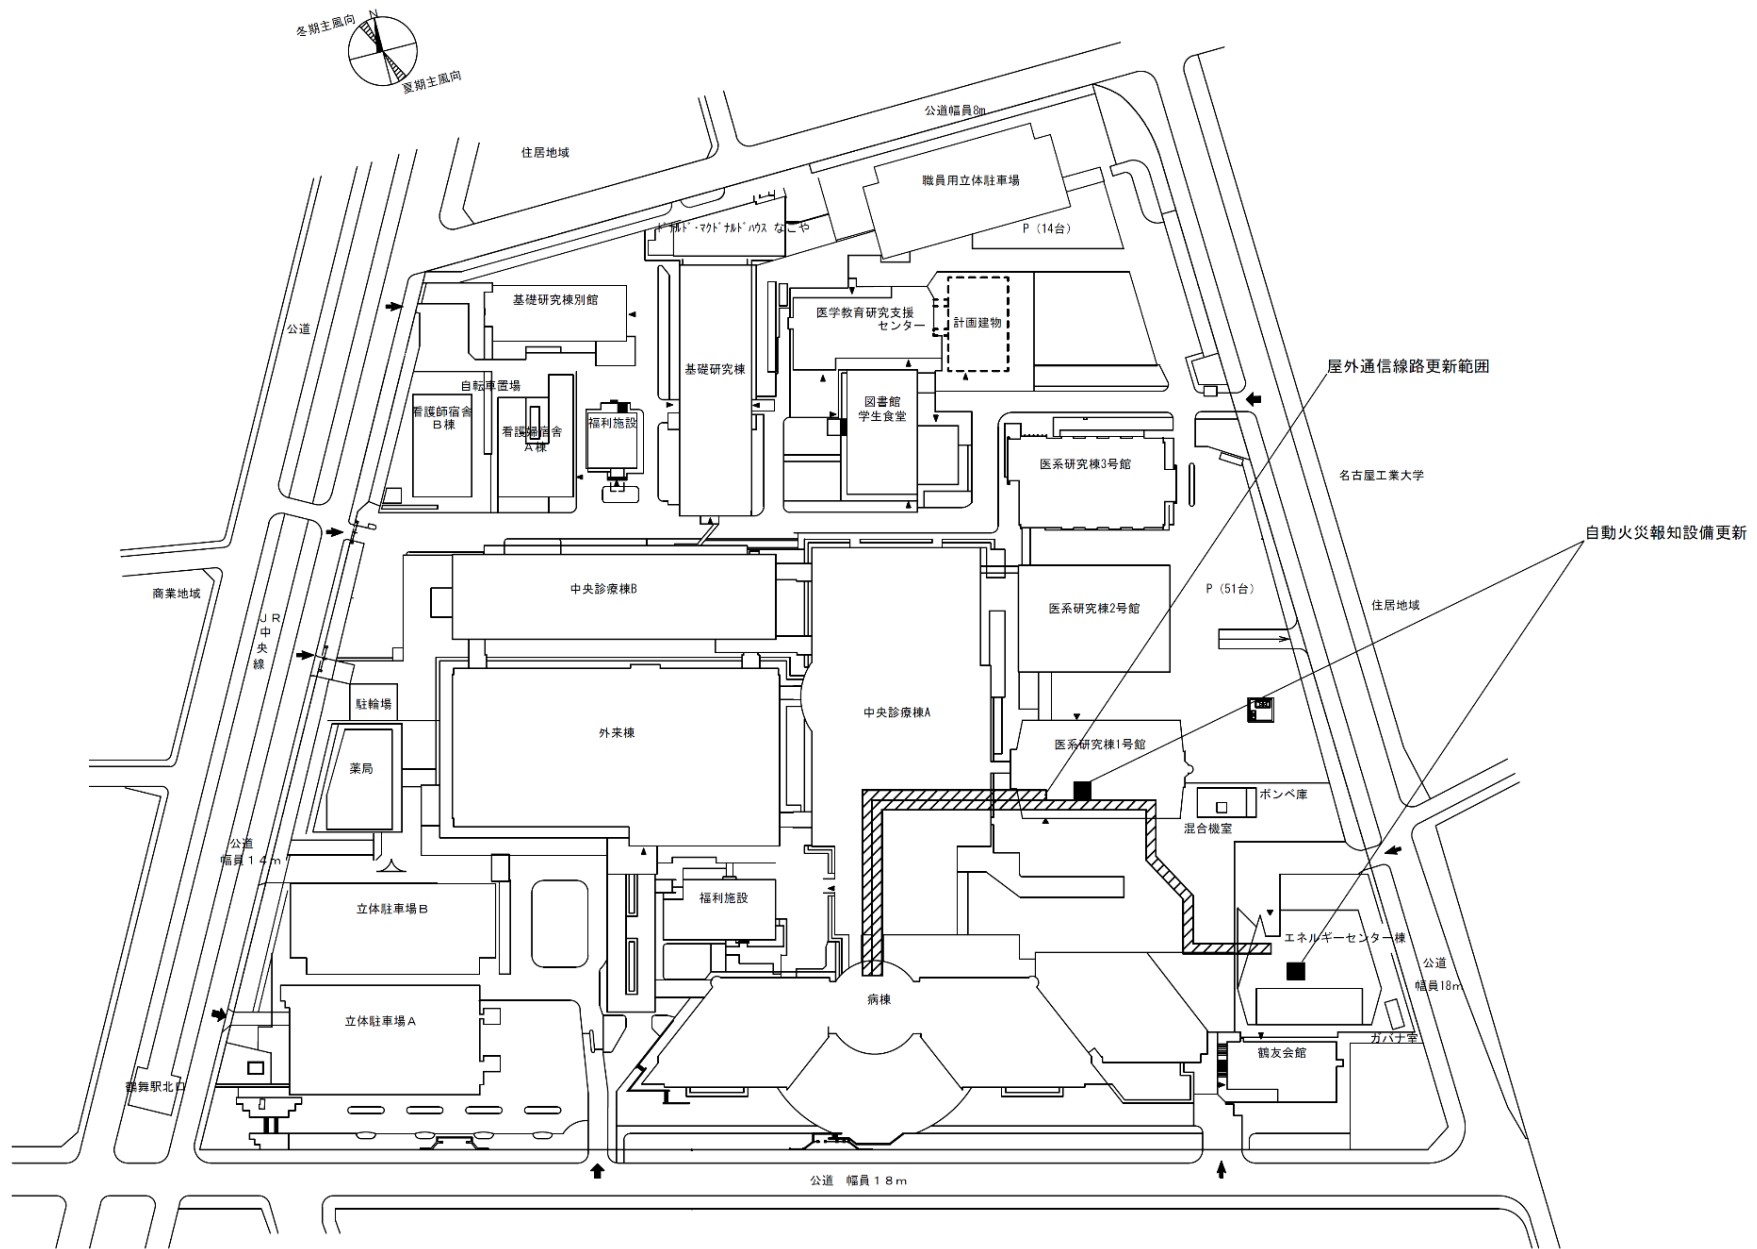


団地名	003 鶴舞	事業名	東海国立大学機構(名古屋)(鶴舞) ライフライン再生(防災設備)	配置図	1/2,500
-----	--------	-----	-------------------------------------	-----	---------

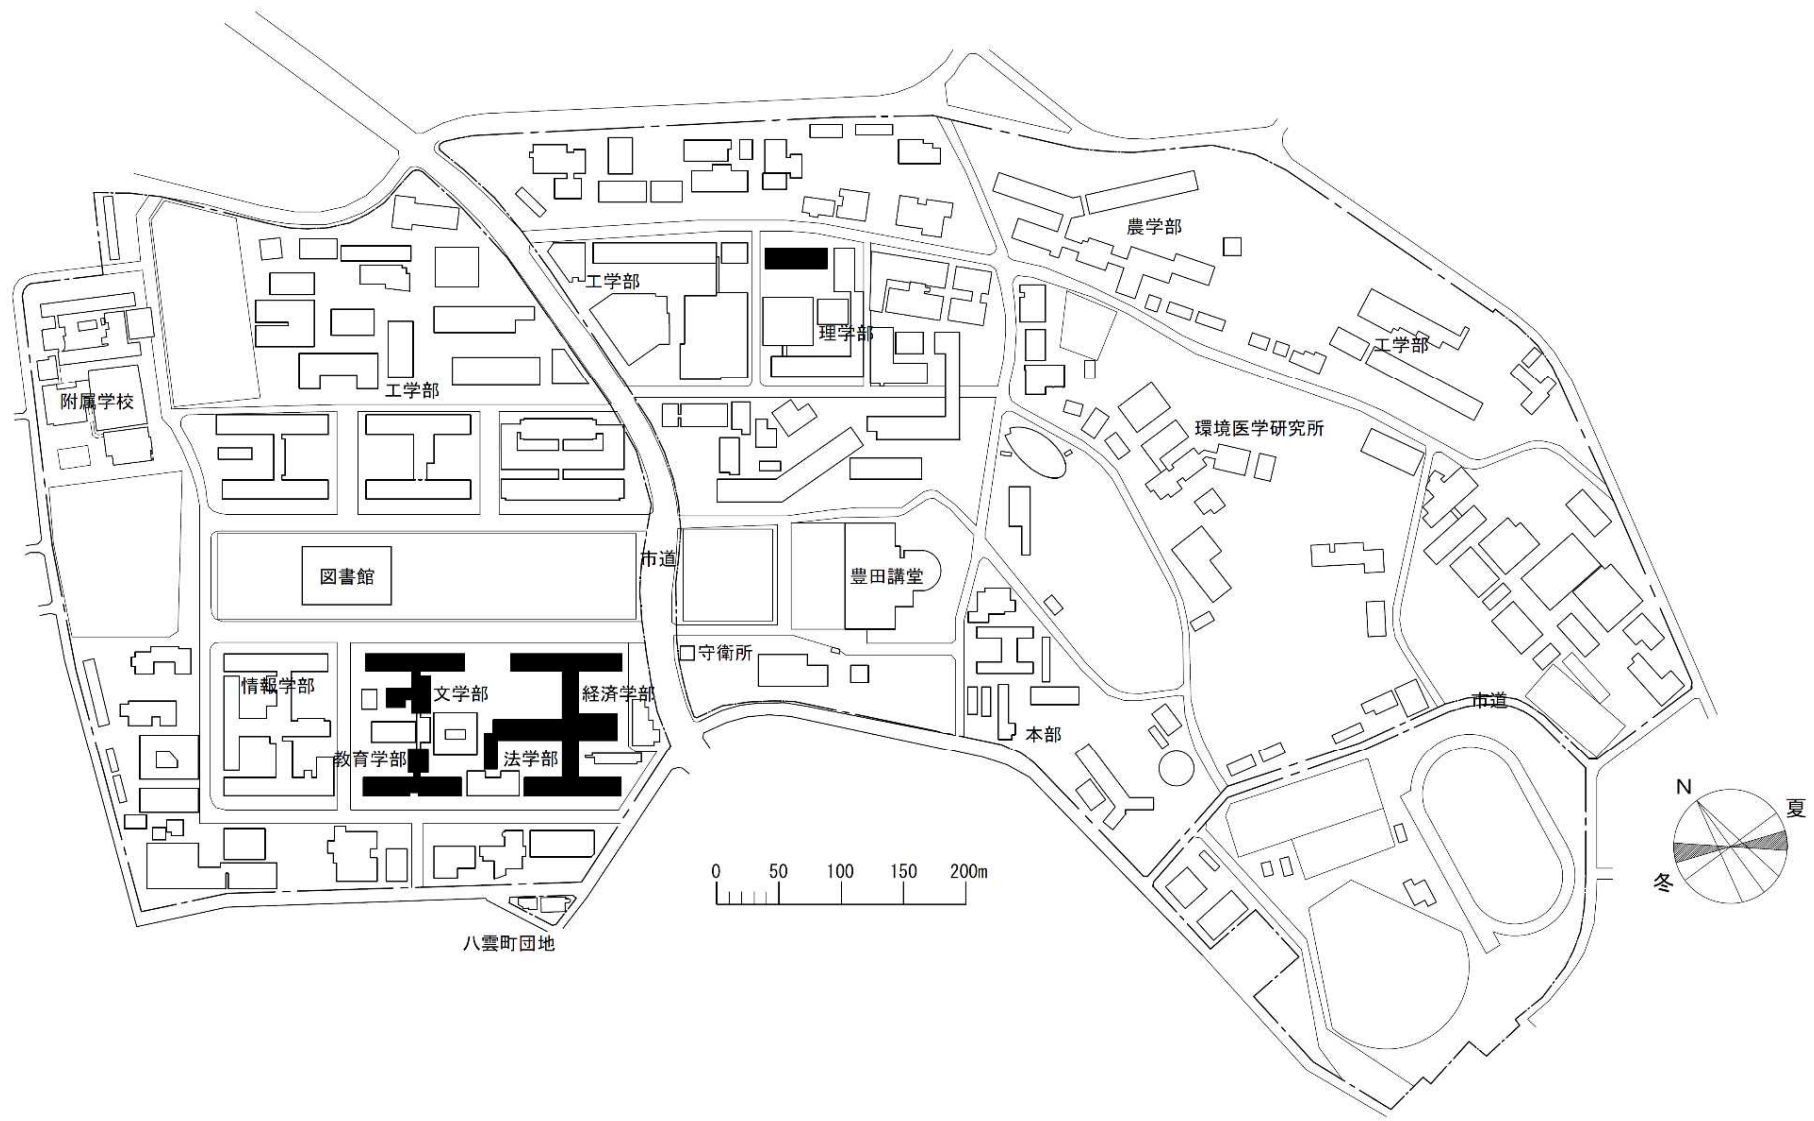


団地名	名古屋大学 001 東山	事業名	東海国立大学機構(名古屋)(東山) 基幹・環境整備(衛生対策等)	配置図	1/6, 000
-----	-----------------	-----	-------------------------------------	-----	----------

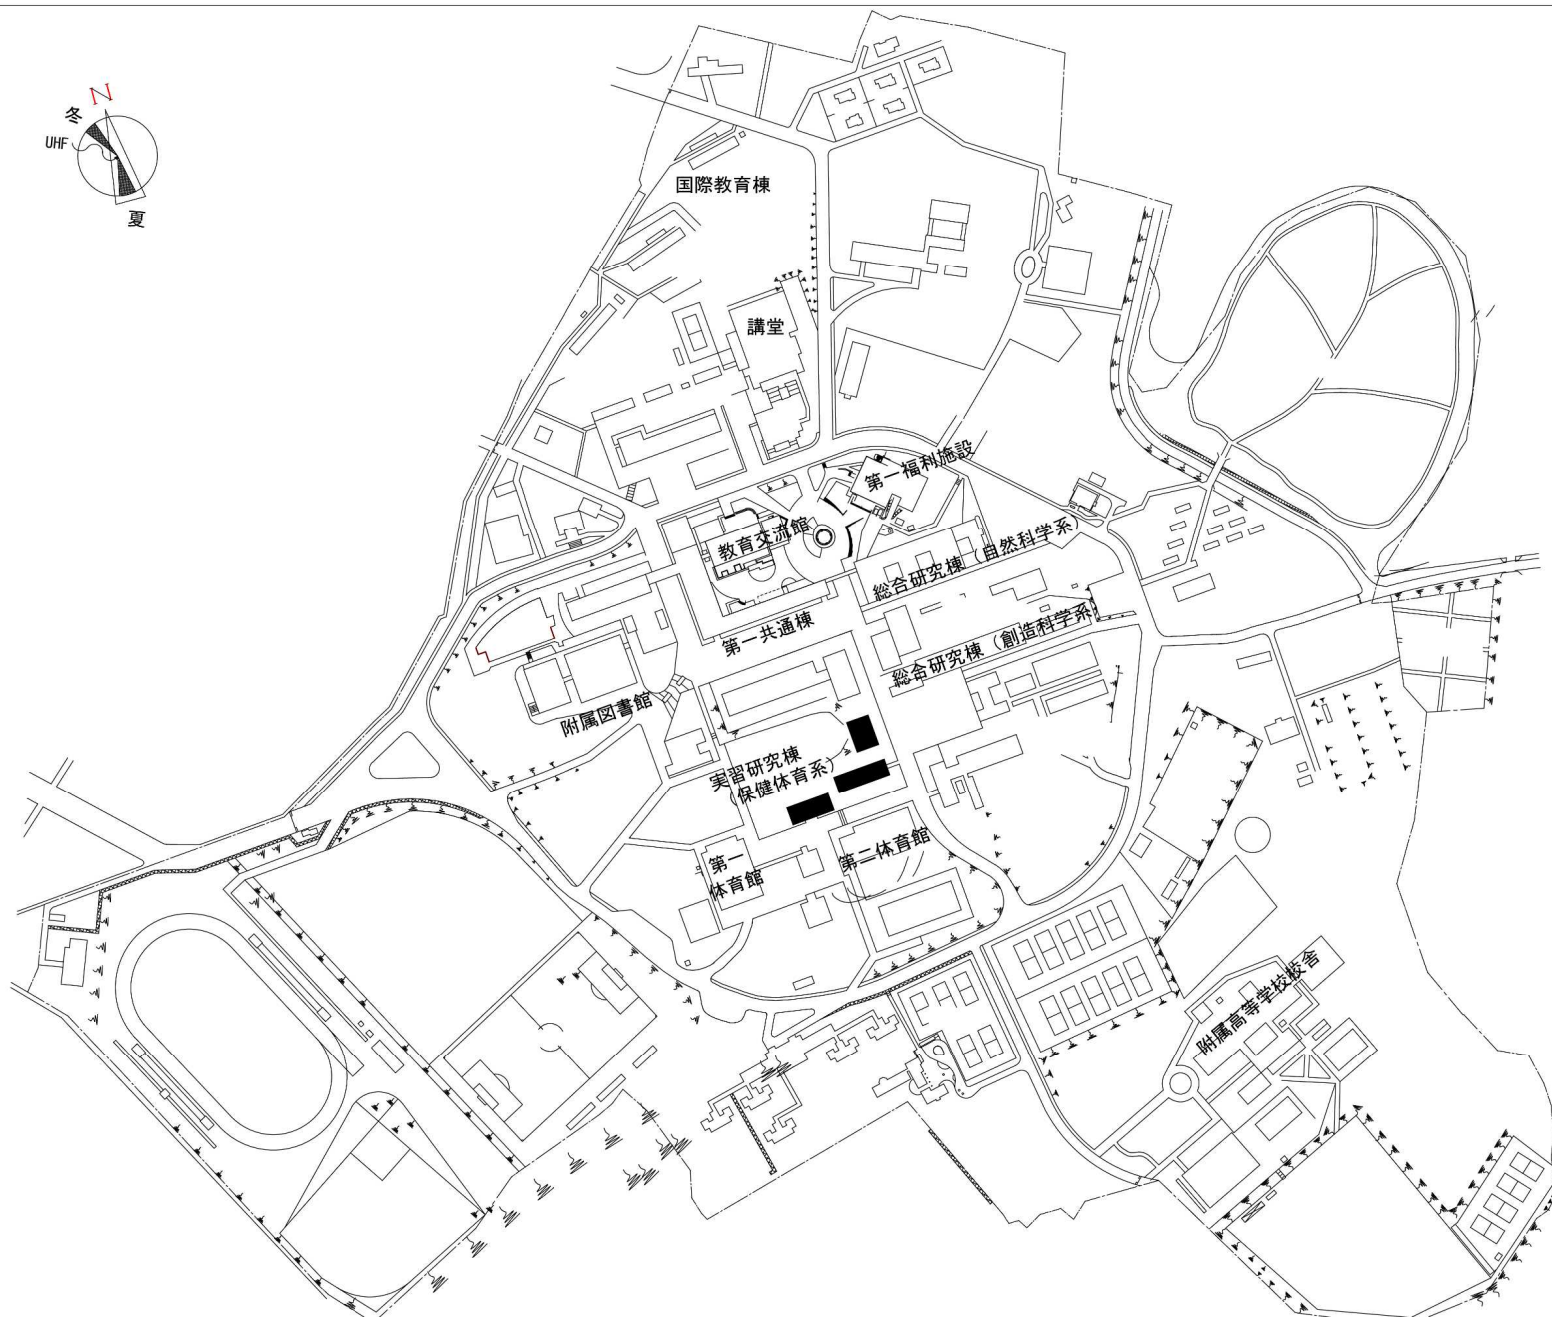


団地名	001井ヶ谷	事業名	愛知教育大学(井ヶ谷) 実習研究棟改修(保健体育系)	配置図	1/5,000
-----	--------	-----	-------------------------------	-----	---------

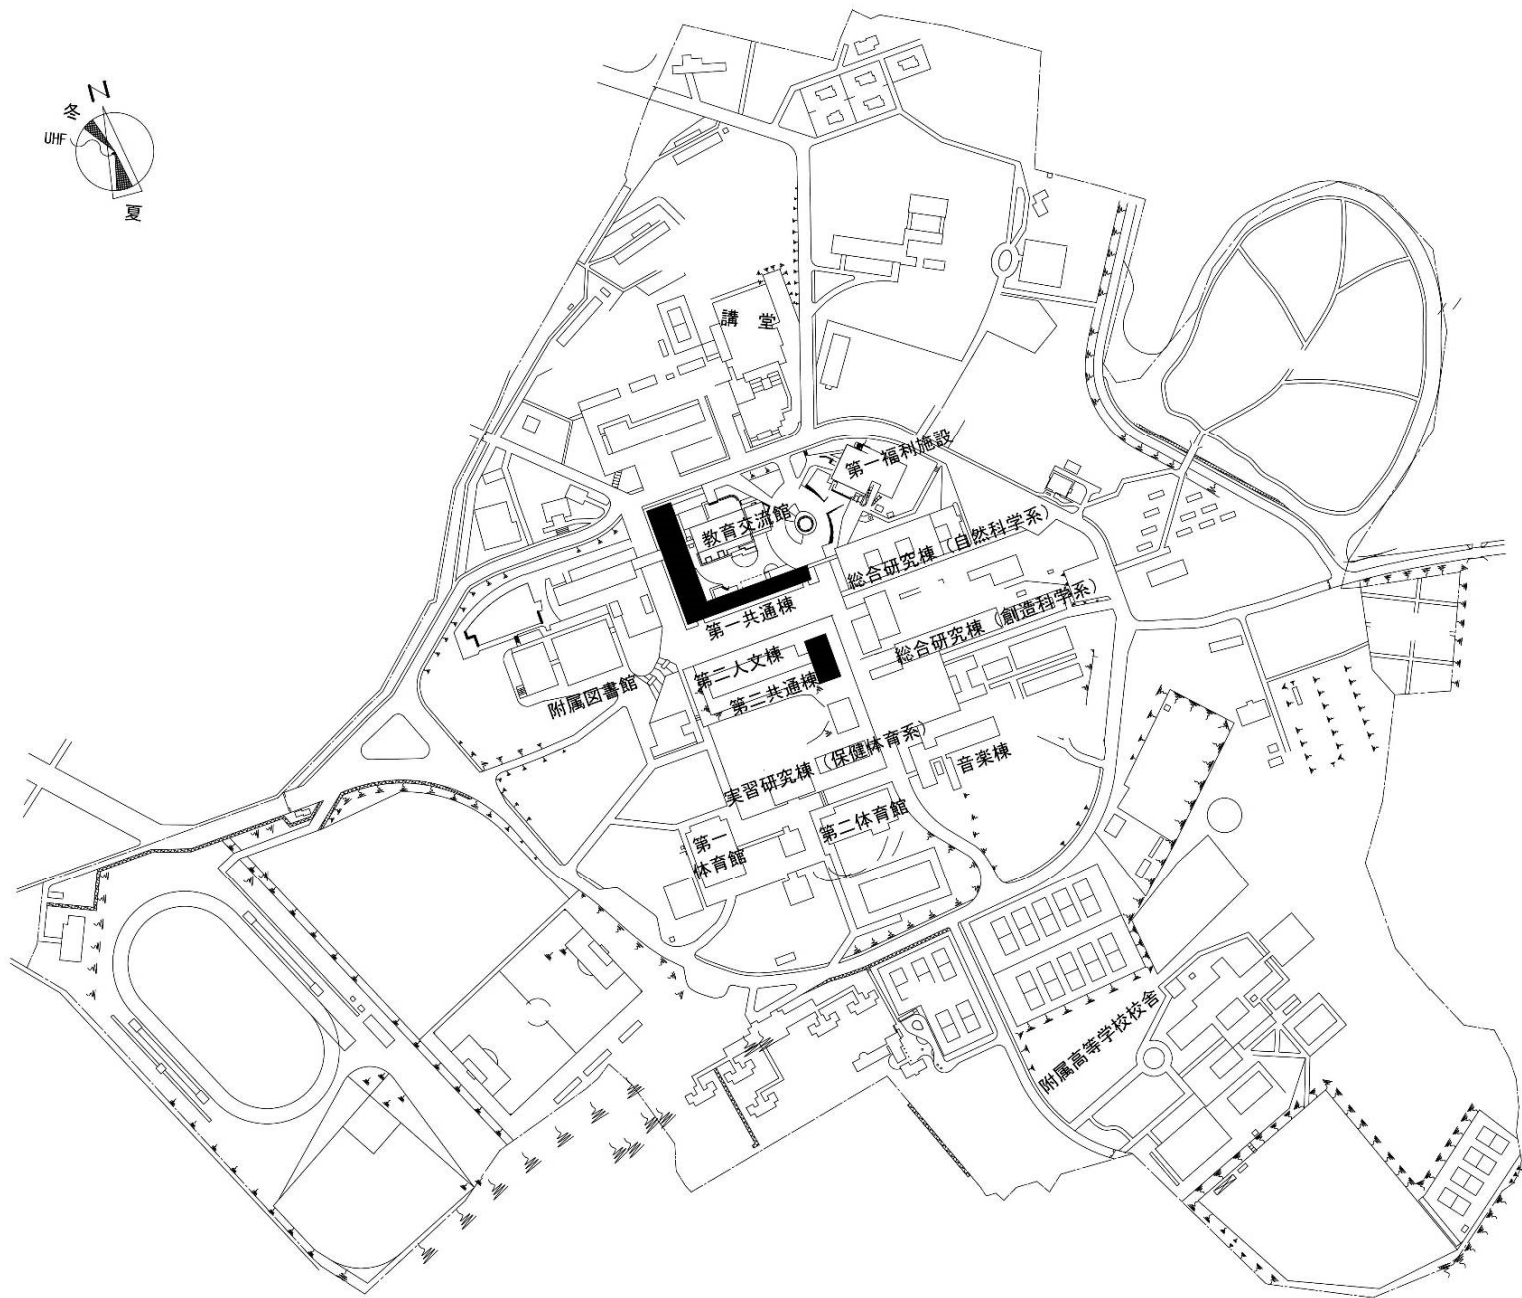


団地名	001 井ヶ谷	事業名	愛知教育大学(井ヶ谷) 基幹・環境整備(衛生対策等)	配置図	1/5,000
-----	---------	-----	-------------------------------	-----	---------

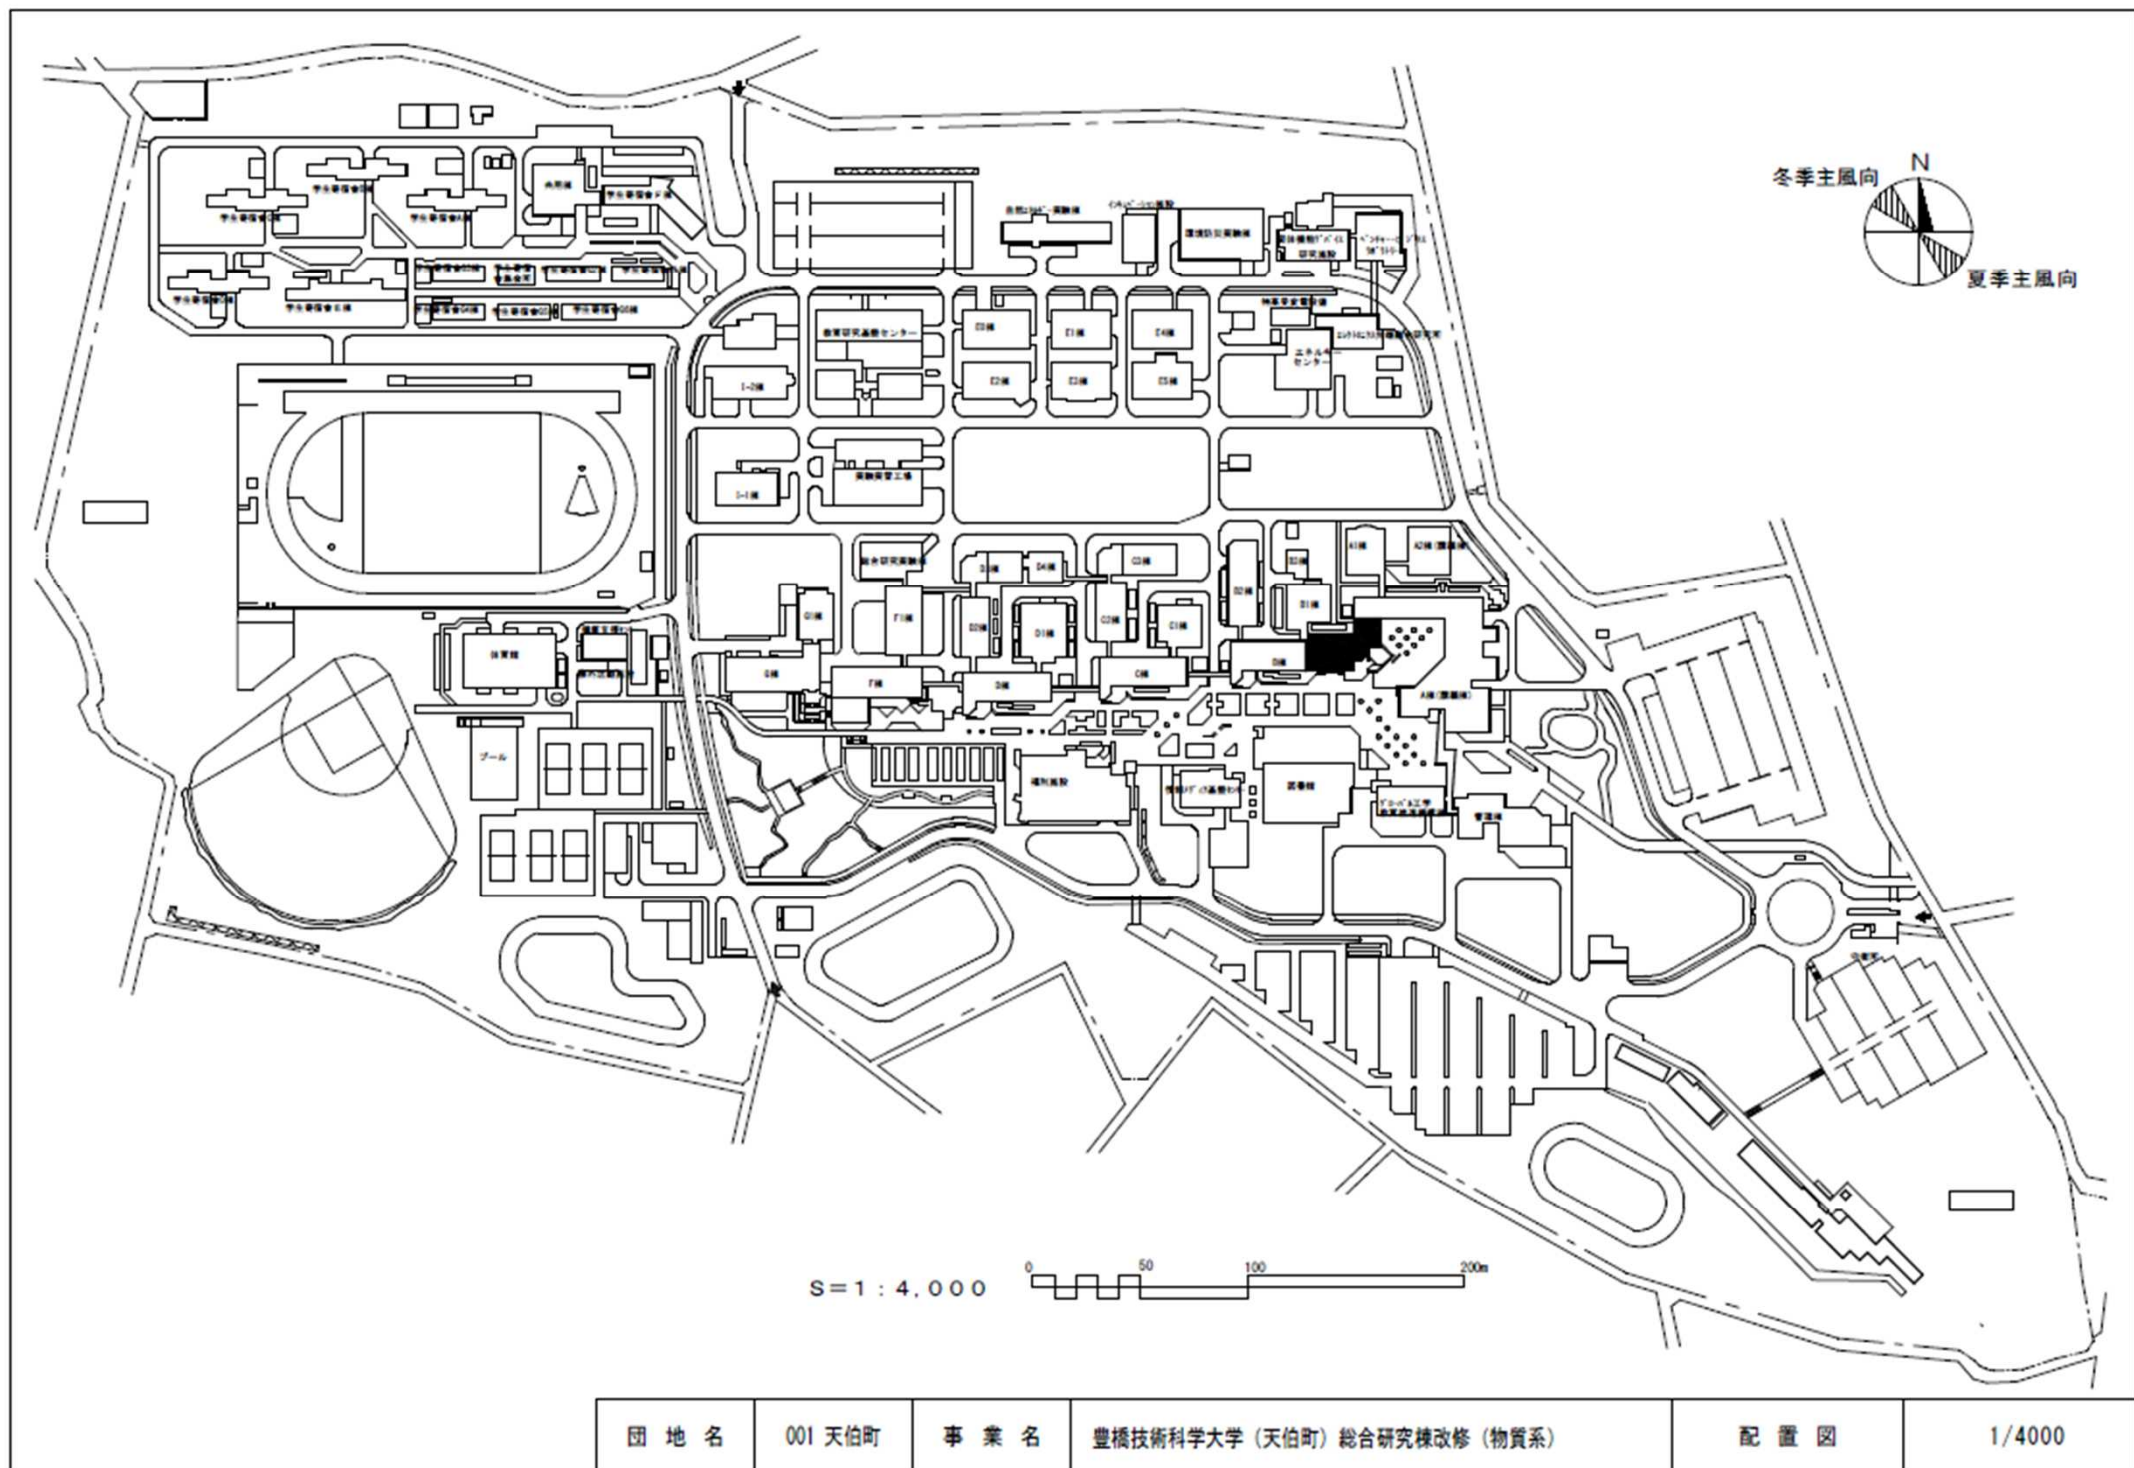

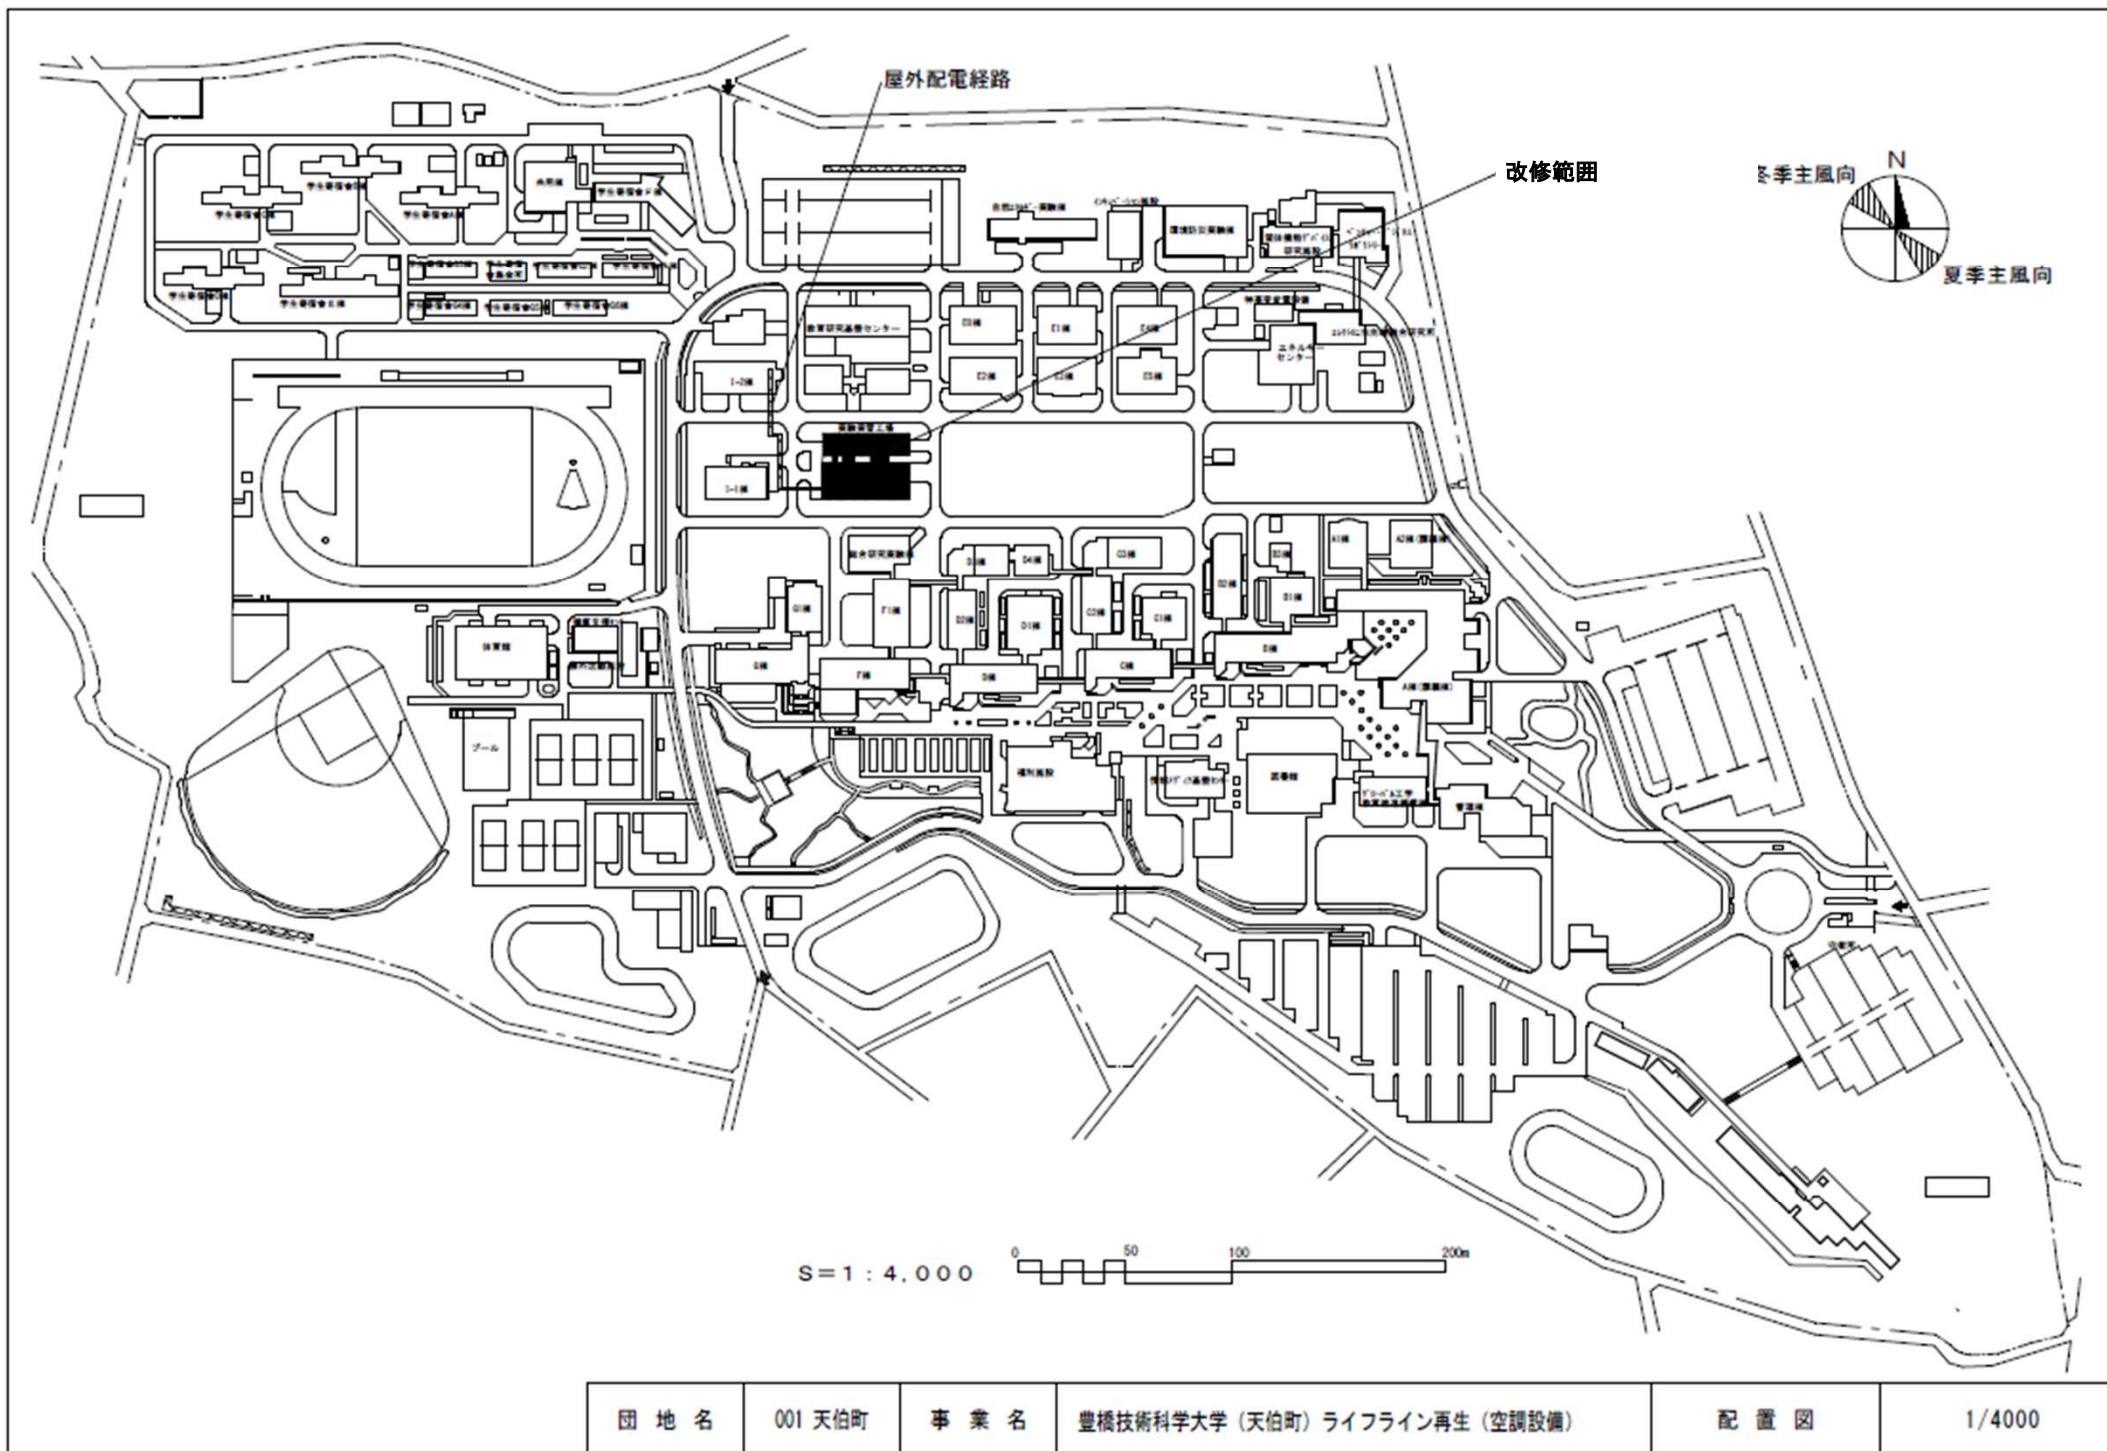




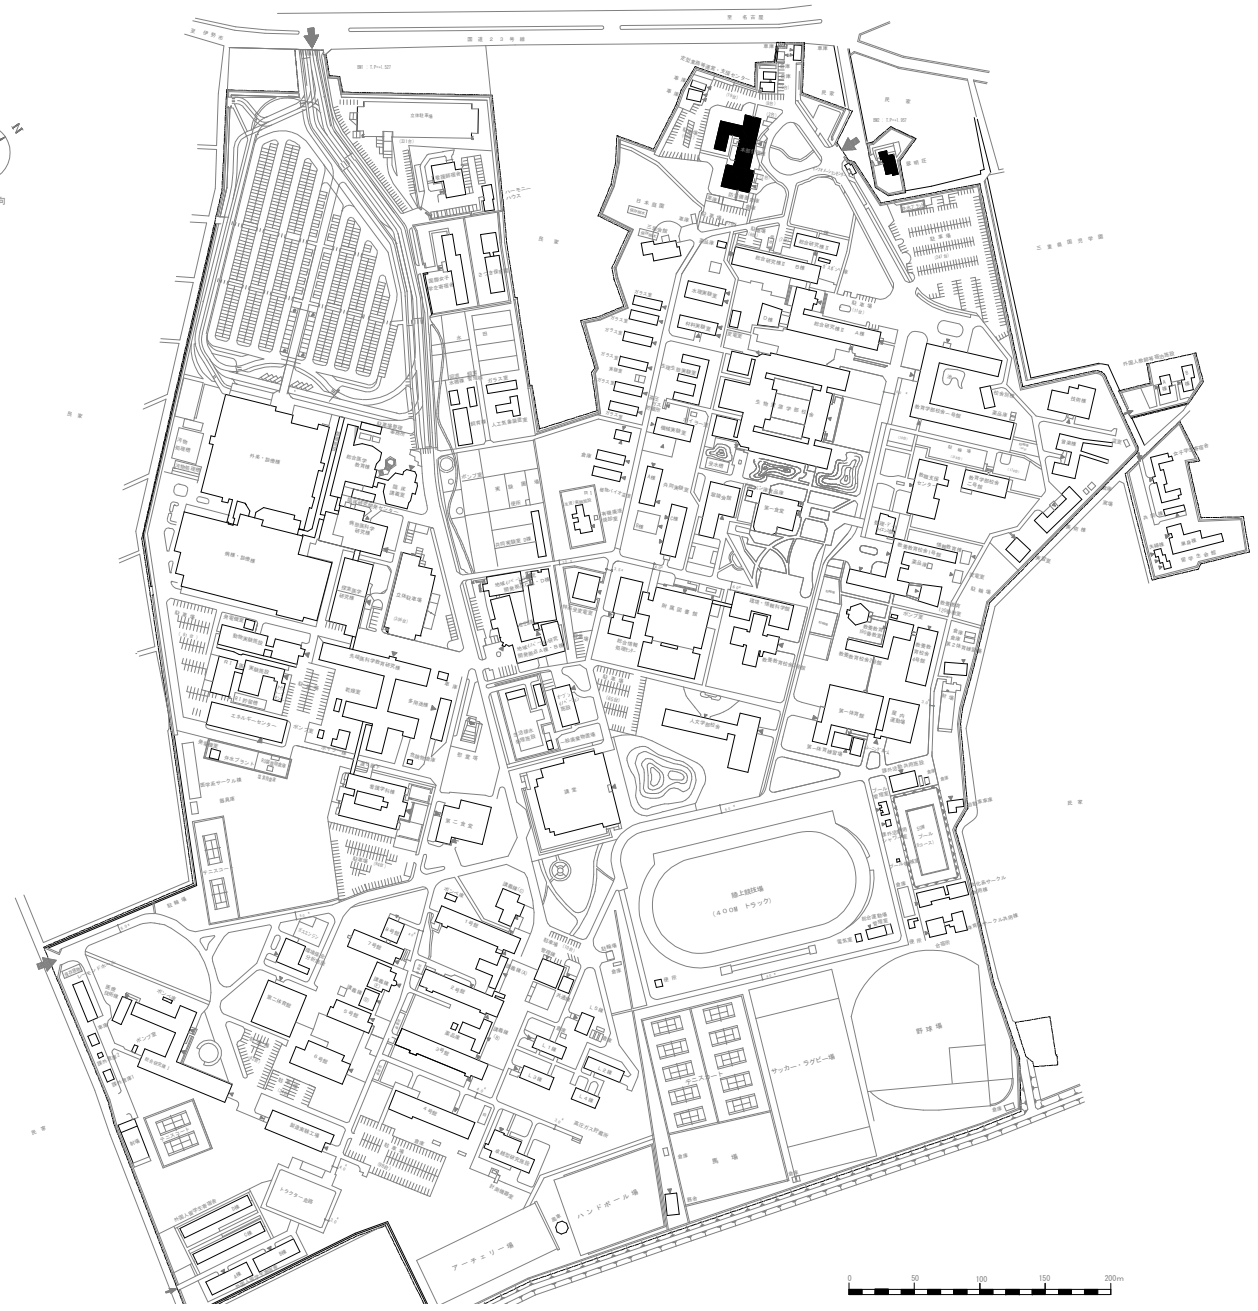

団地名	001 上浜	事業名	三重大学(上浜)未来地域社会創造拠点	配置図	1/6000
-----	--------	-----	--------------------	-----	--------



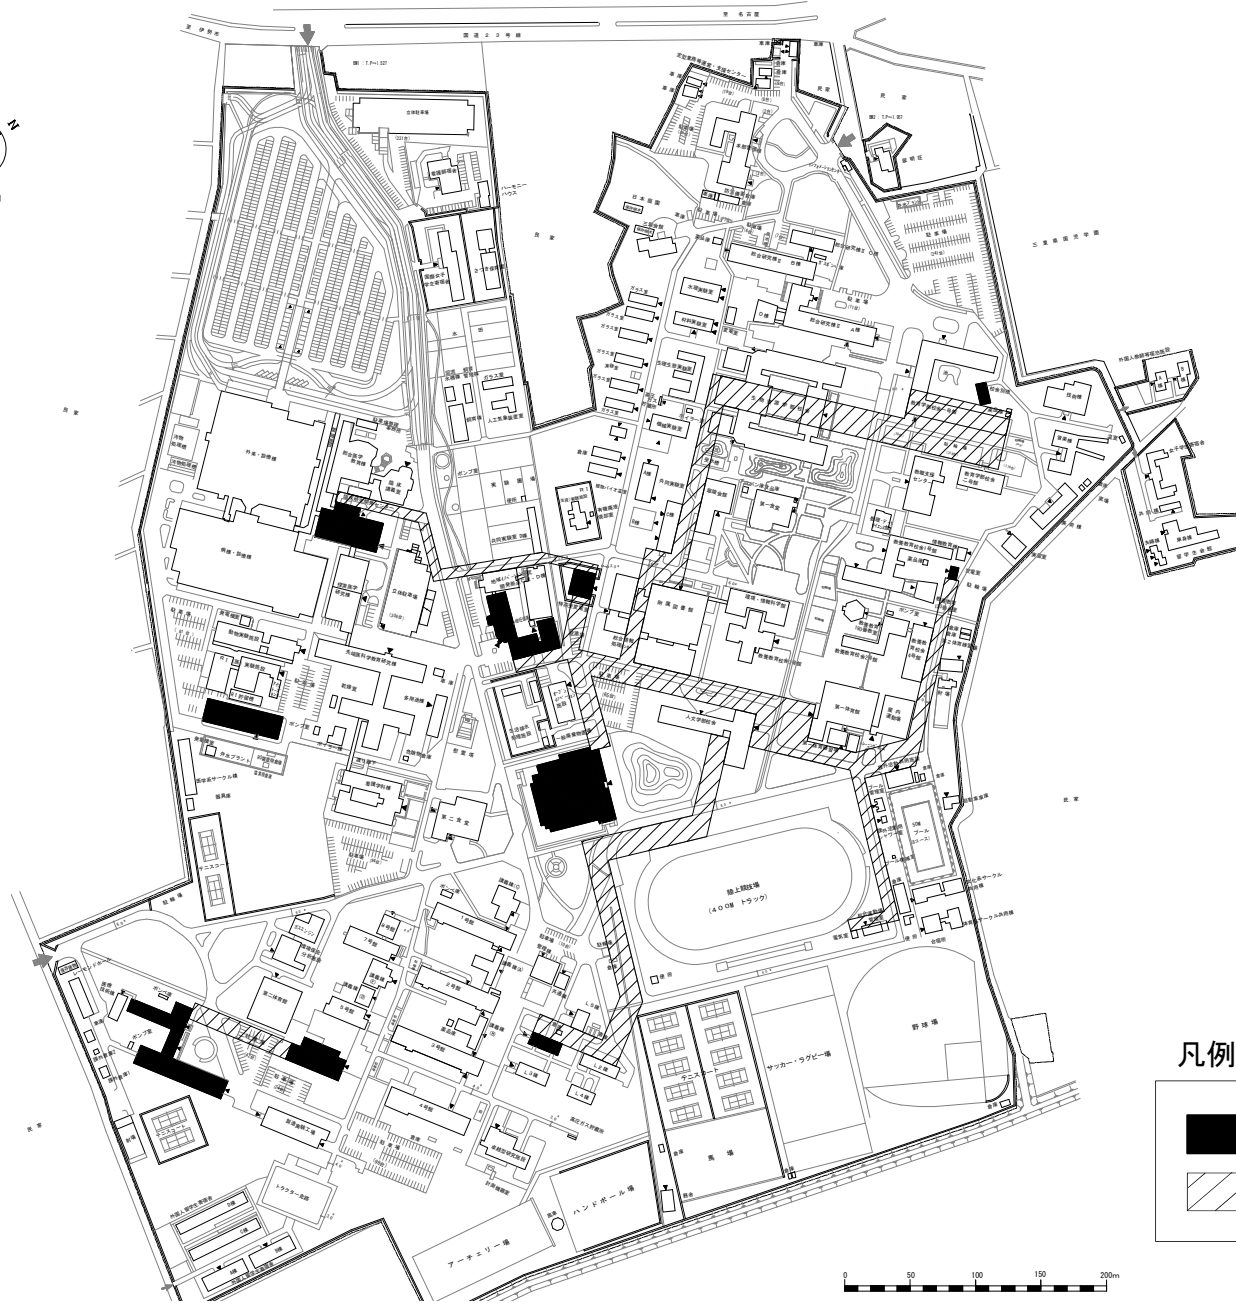

凡例



受変電設備取替




屋外配線の更新範囲




団地名	001上浜	事業名	三重大学(上浜)ライフライン再生(電気設備)	配置図	1/6000
-----	-------	-----	------------------------	-----	--------




団地名	001上浜	事業名	三重大学(上浜)基幹・環境整備(衛生対策等)	配置図	1/6,000
-----	-------	-----	------------------------	-----	---------

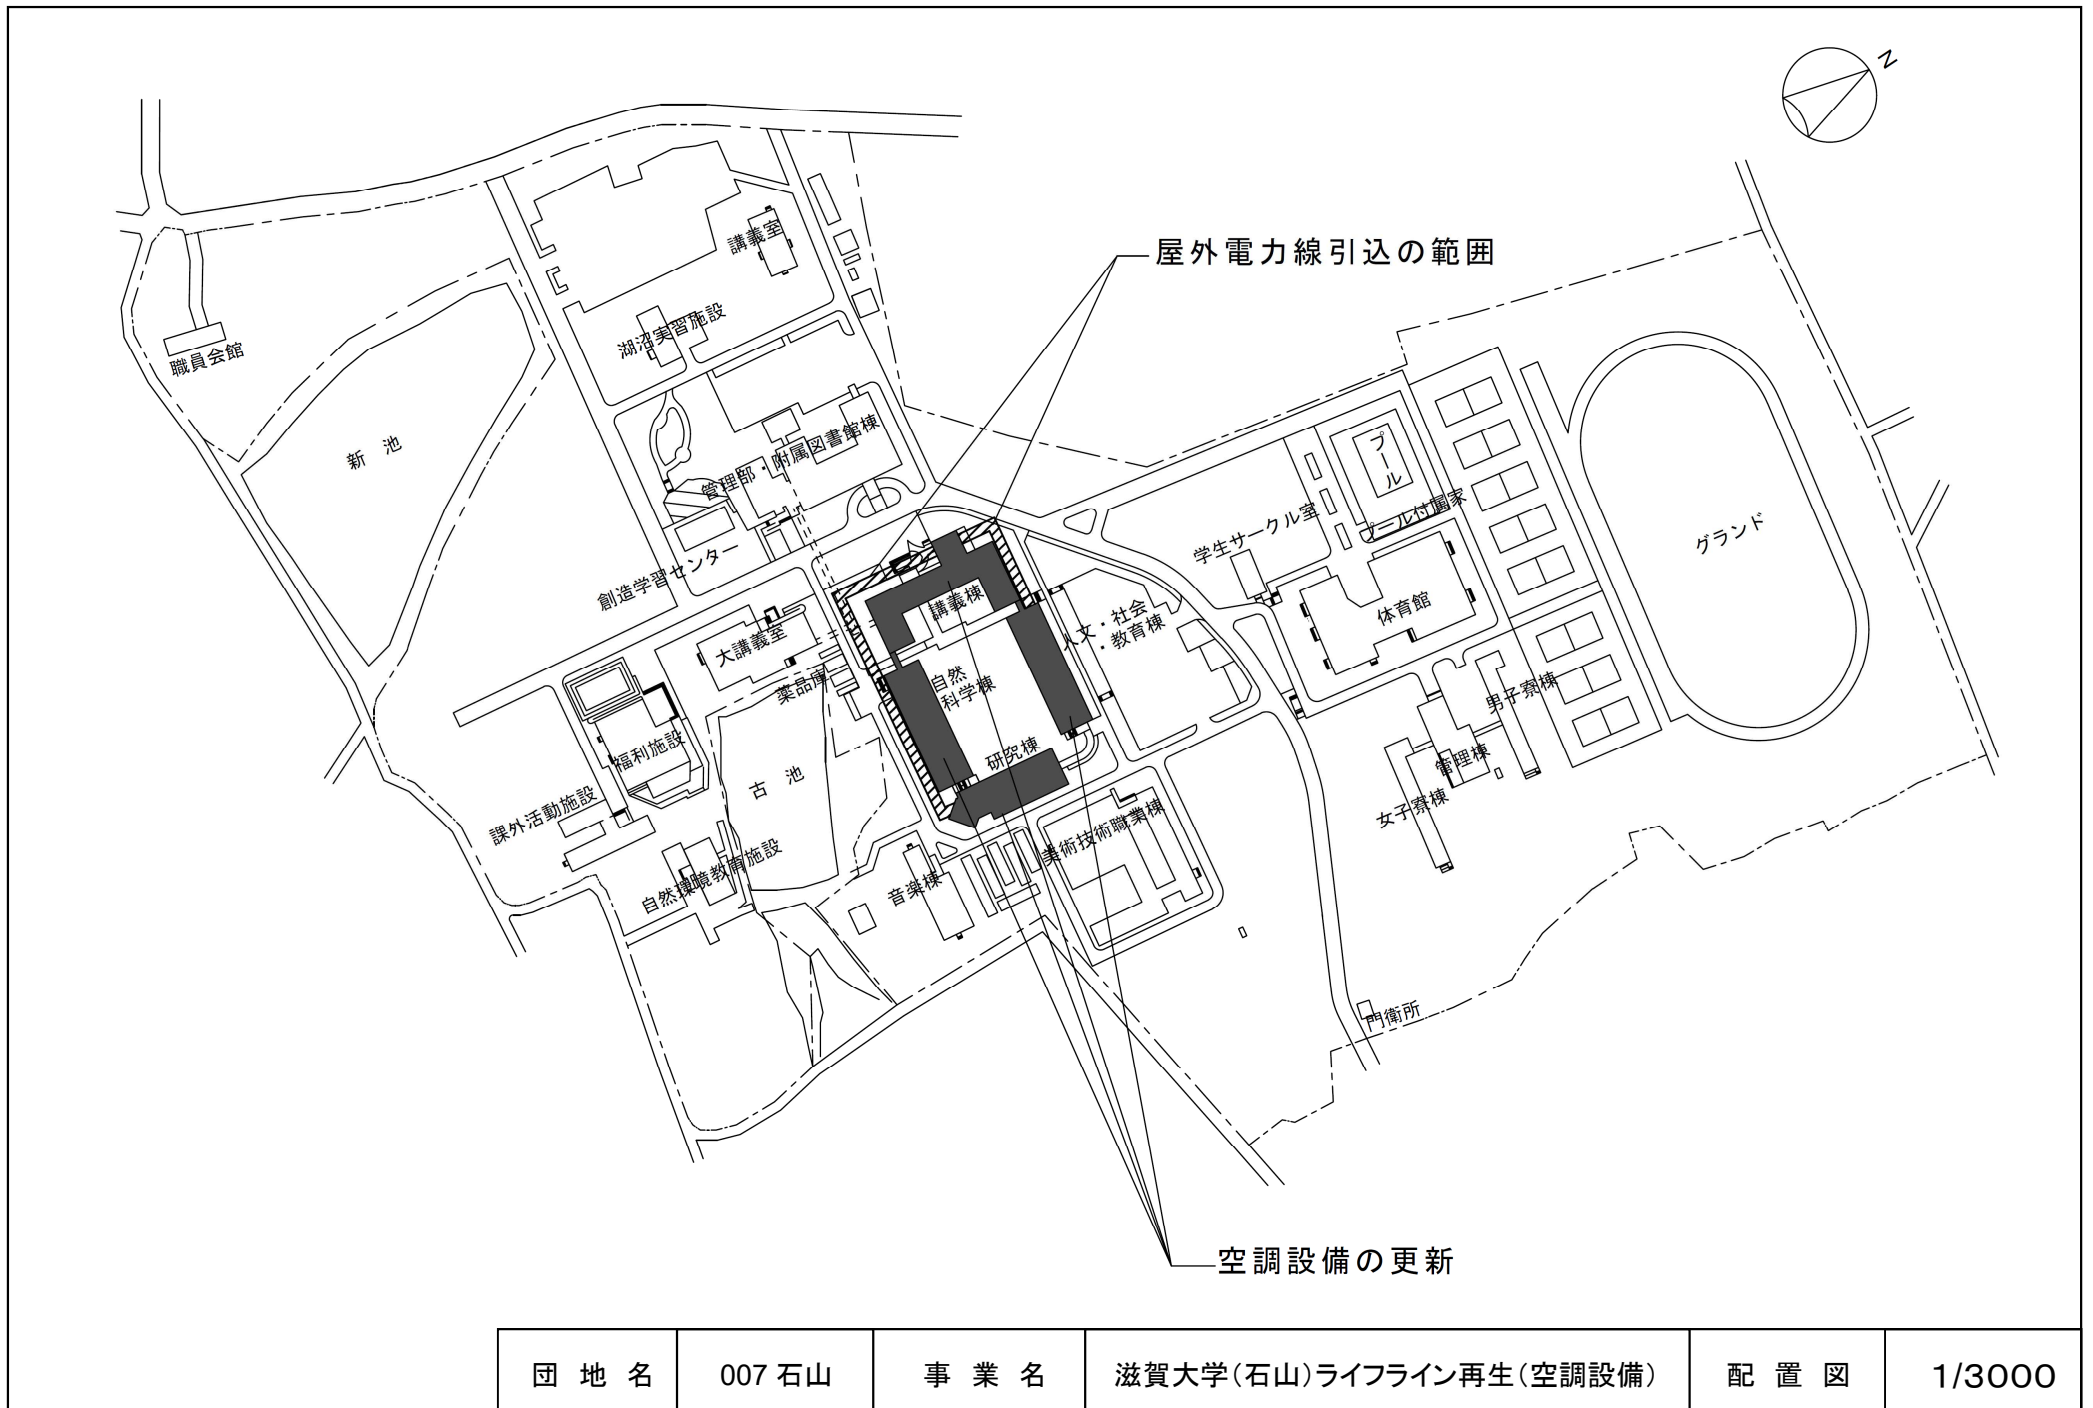



団地名	007石山	事業名	滋賀大学(石山)ライフライン再生(空調設備)	配置図	1/3000
-----	-------	-----	------------------------	-----	--------

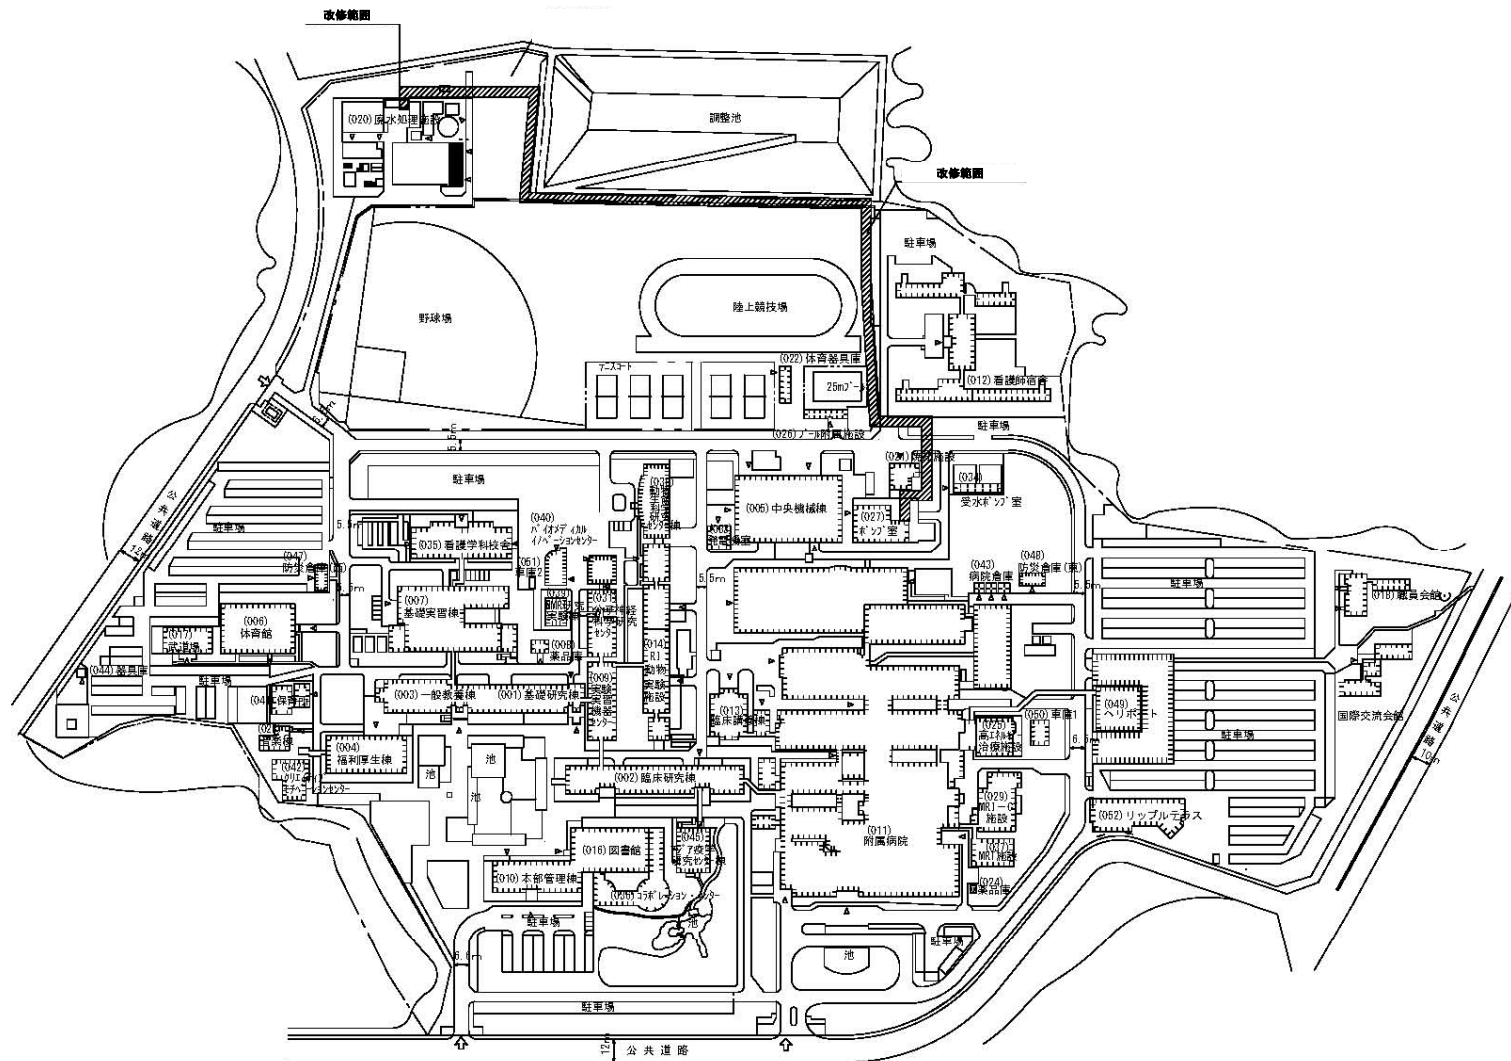

団地名	001 瀬田月輪	事業名	滋賀医科大学(瀬田月輪)ライフライン再生(排水設備)	配置図	1/4,000
-----	----------	-----	----------------------------	-----	---------


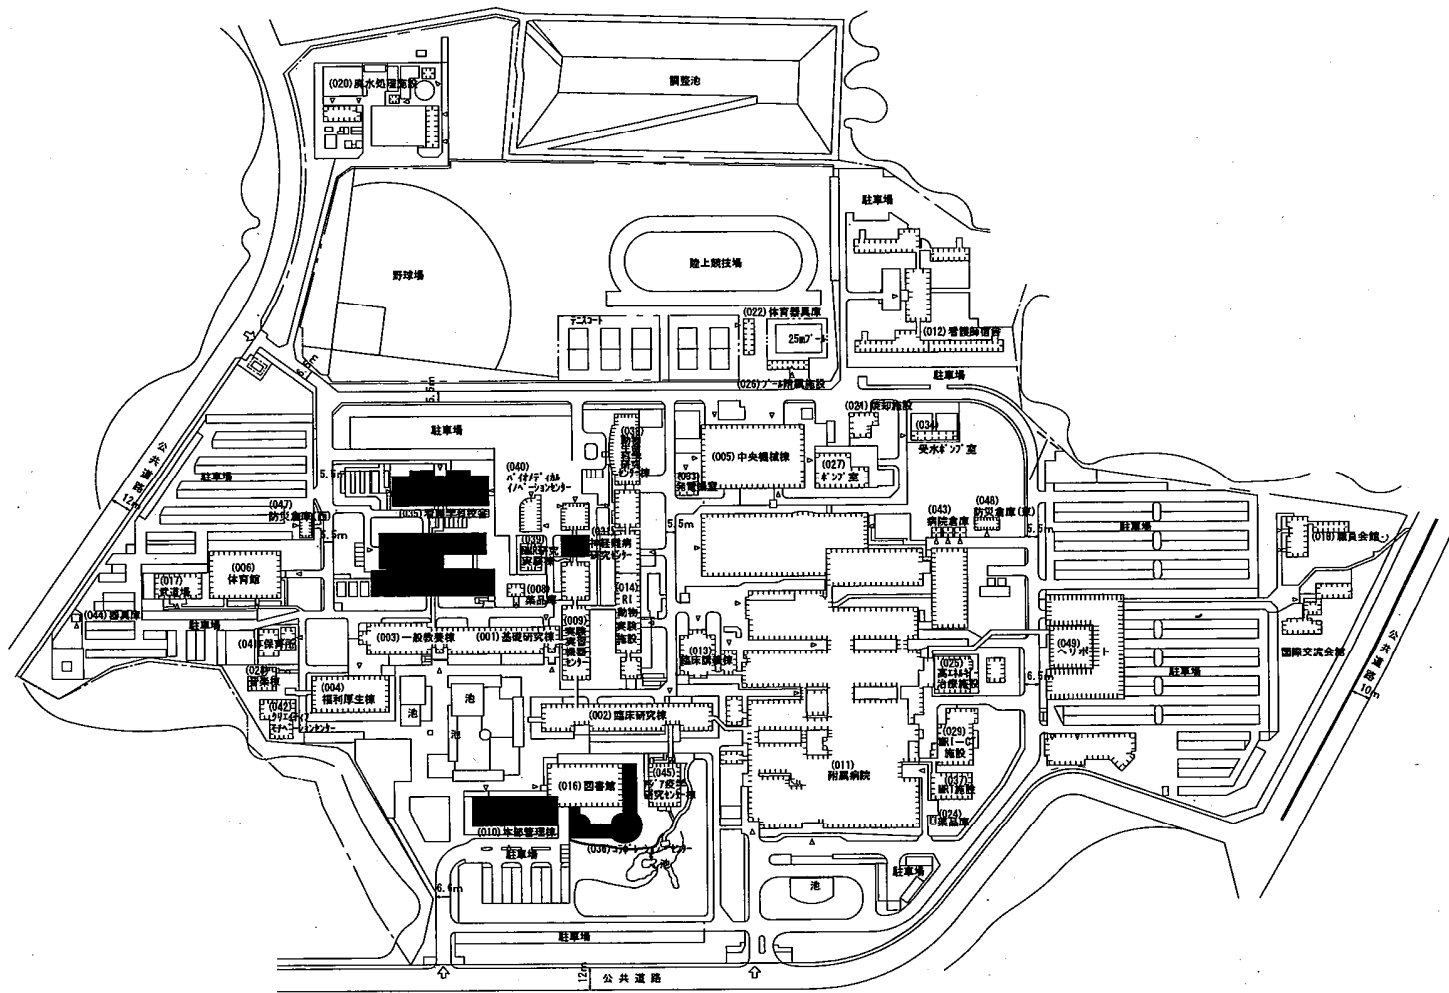


団地名	001 瀬田月輪	事業名	滋賀医科大学(瀬田月輪)基幹・環境整備(衛生対策等)	配置図	1/4,000
-----	----------	-----	----------------------------	-----	---------

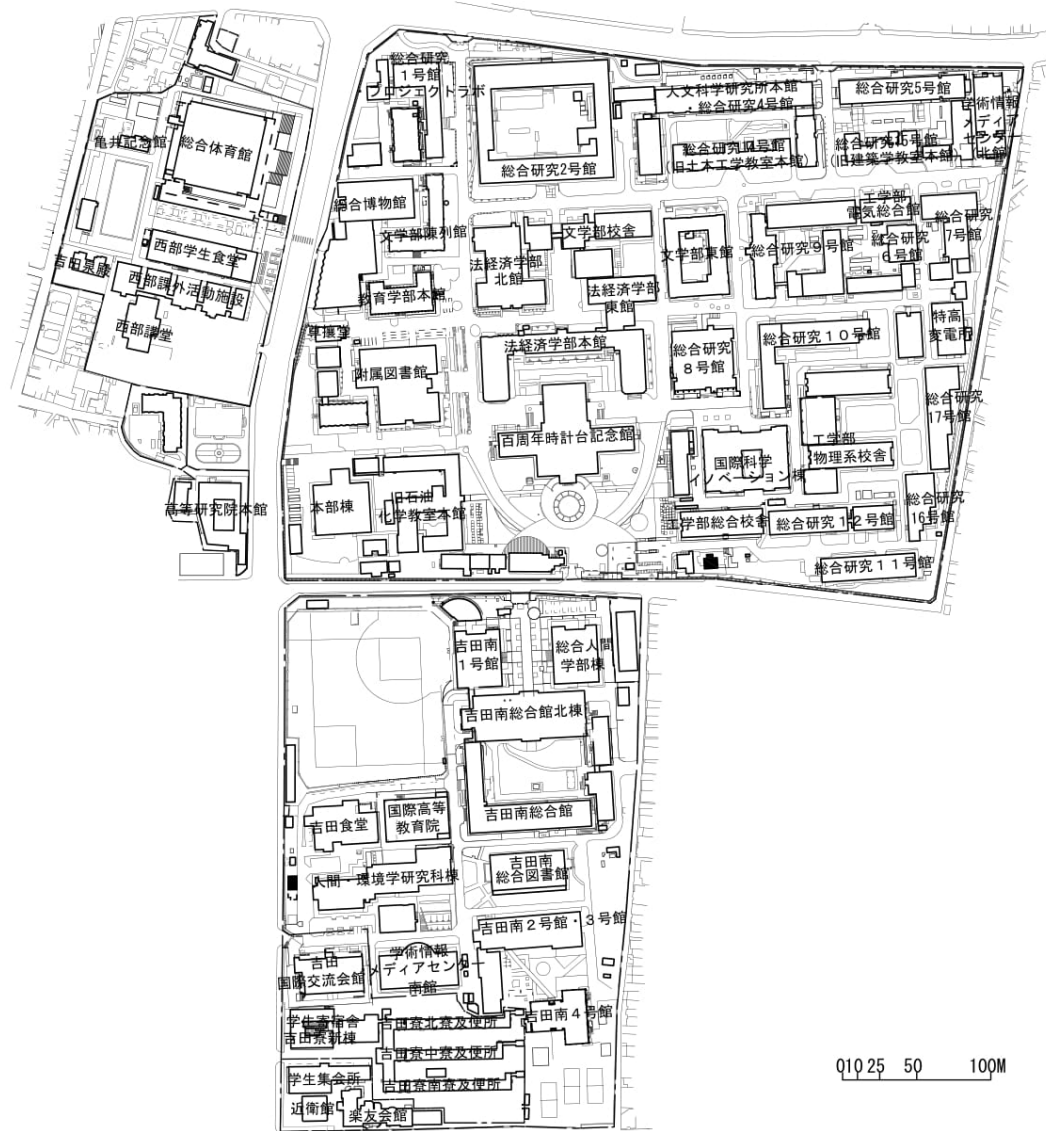 


■ :改修対象

団地名	001 中央	事業名	京都大学(吉田)ライフライン再生(排水処理設備)	配置図	1/5,000
-----	--------	-----	--------------------------	-----	---------

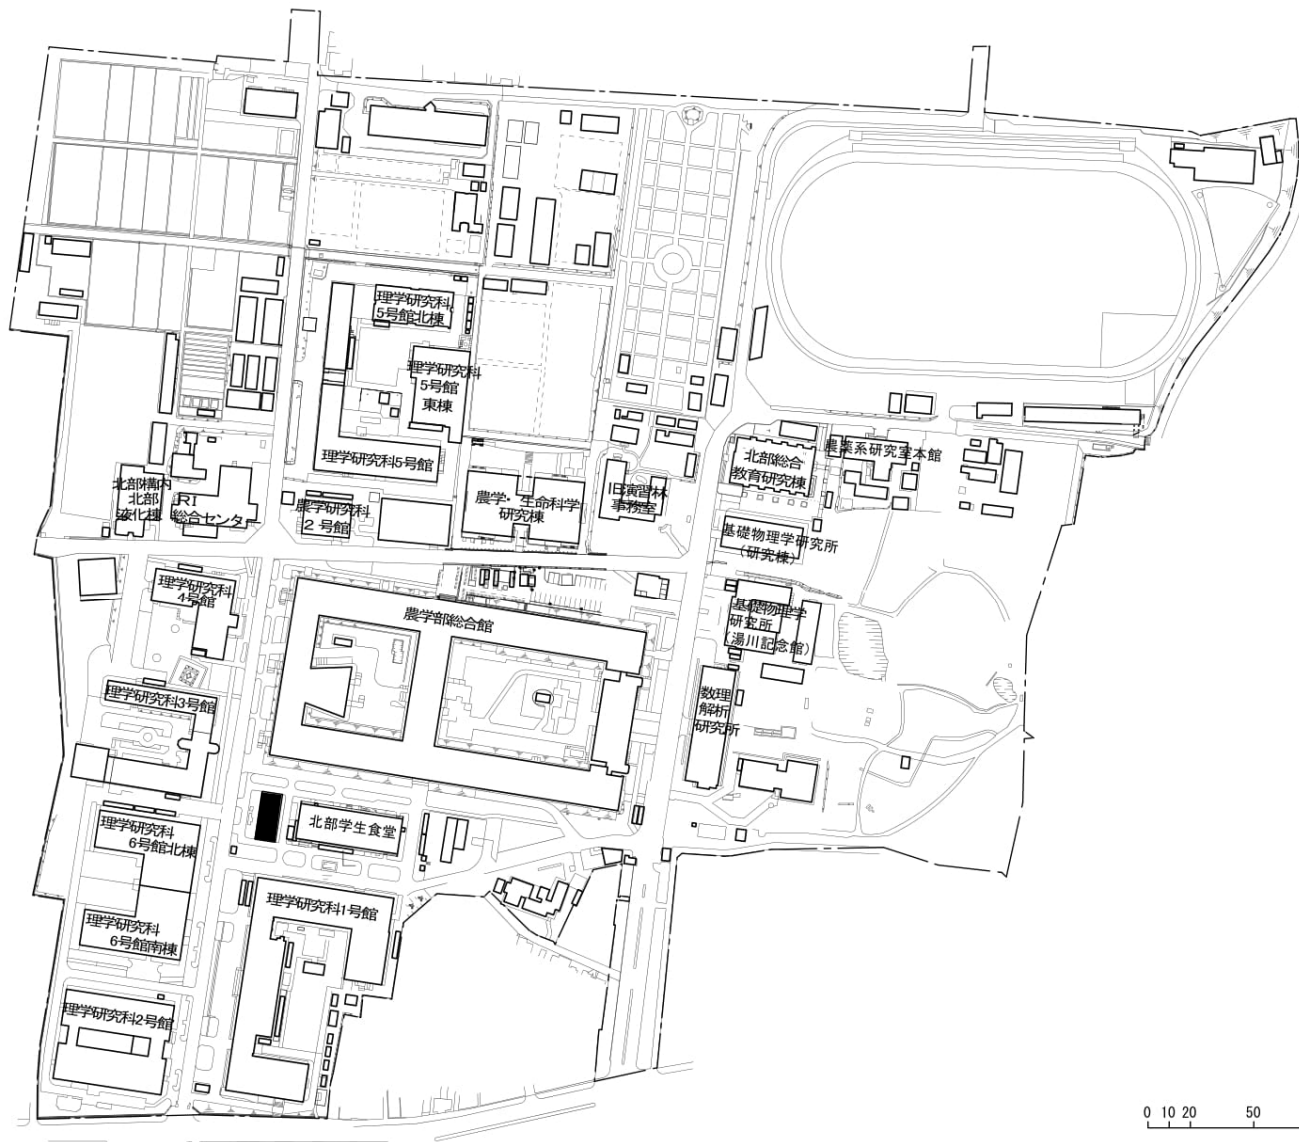 

■ :改修対象

団地名	002 北部	事業名	京都大学(吉田)ライフライン再生(排水処理設備)	配置図	1/3, 500
-----	--------	-----	--------------------------	-----	----------

 


0 10 25 50 100M


■ : 改修対象

団地名	003 南部	事業名	京都大学(吉田)ライフライン再生(排水処理設備)	配置図	1/5,000
-----	--------	-----	--------------------------	-----	---------




 


団地名	002 北部	事業名	京都大学(吉田)実験研究棟改修(核融合)	配置図	1/3, 500
-----	--------	-----	----------------------	-----	----------

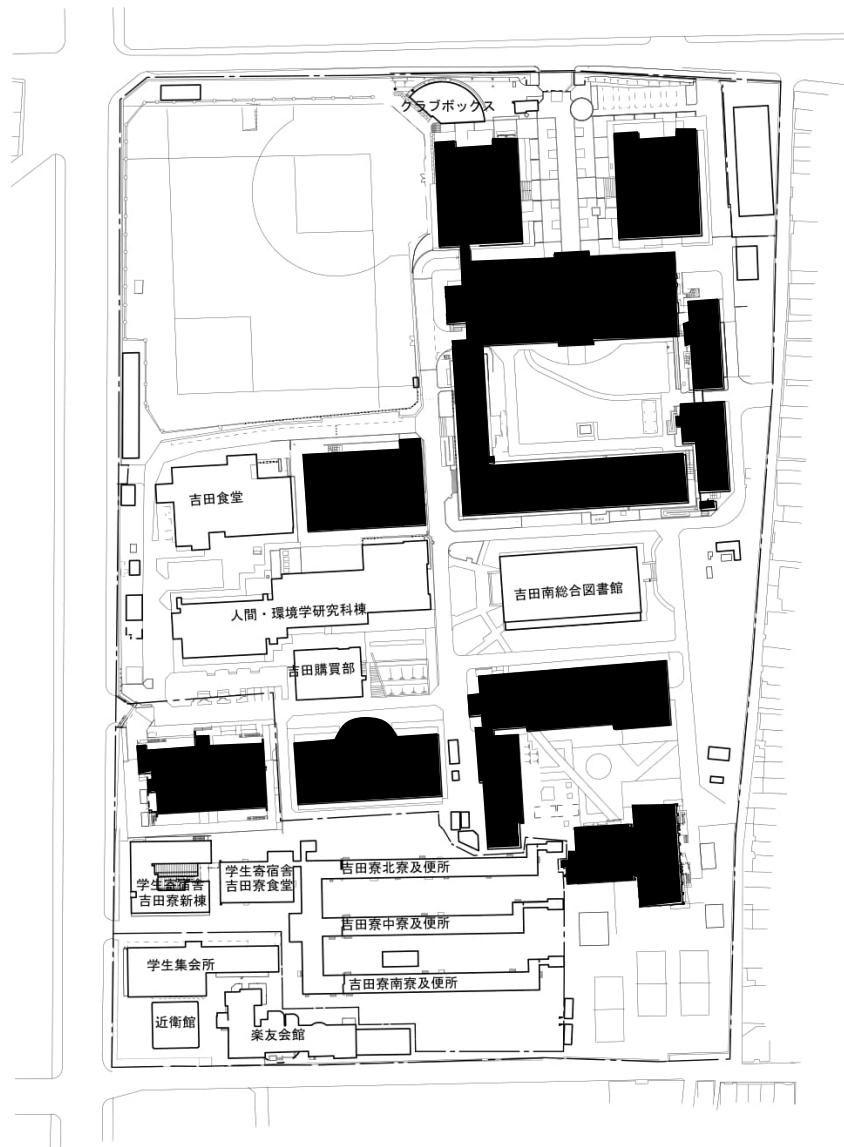



0 10 25 50 100M

団地名	001 中央	事業名	京都大学(中央)基幹・環境整備(衛生対策等)	配置図	1/2, 500
-----	--------	-----	------------------------	-----	----------

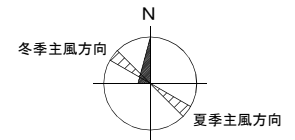
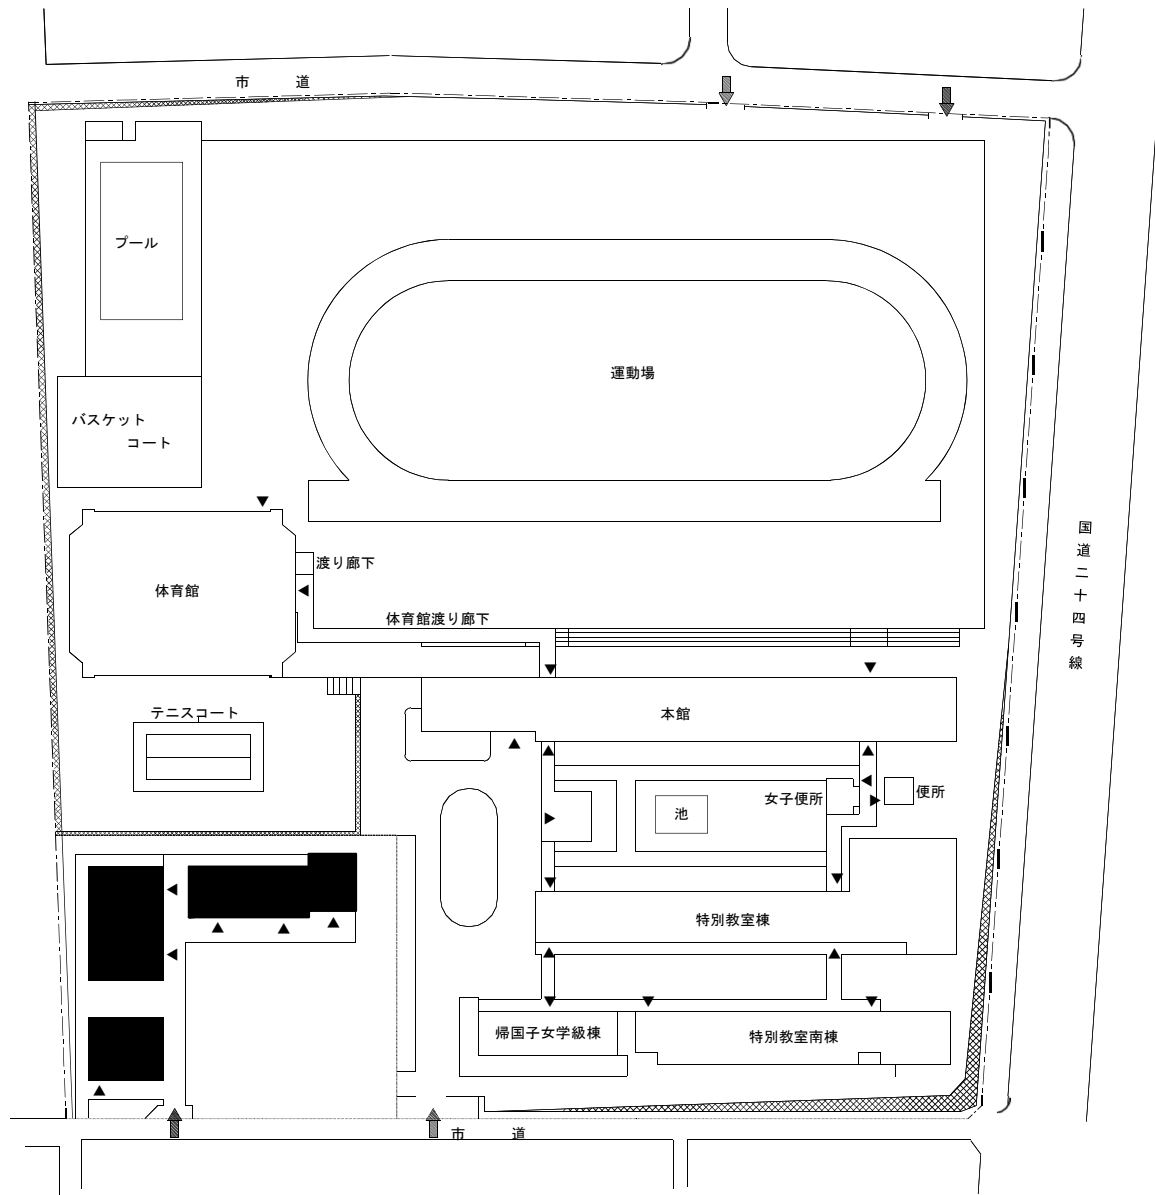


団地名	003 井伊掃部	事業名	京都教育大学 (井伊掃部 (附幼)) 園舎改修	配置図	1 / 1200
-----	----------	-----	-------------------------	-----	----------

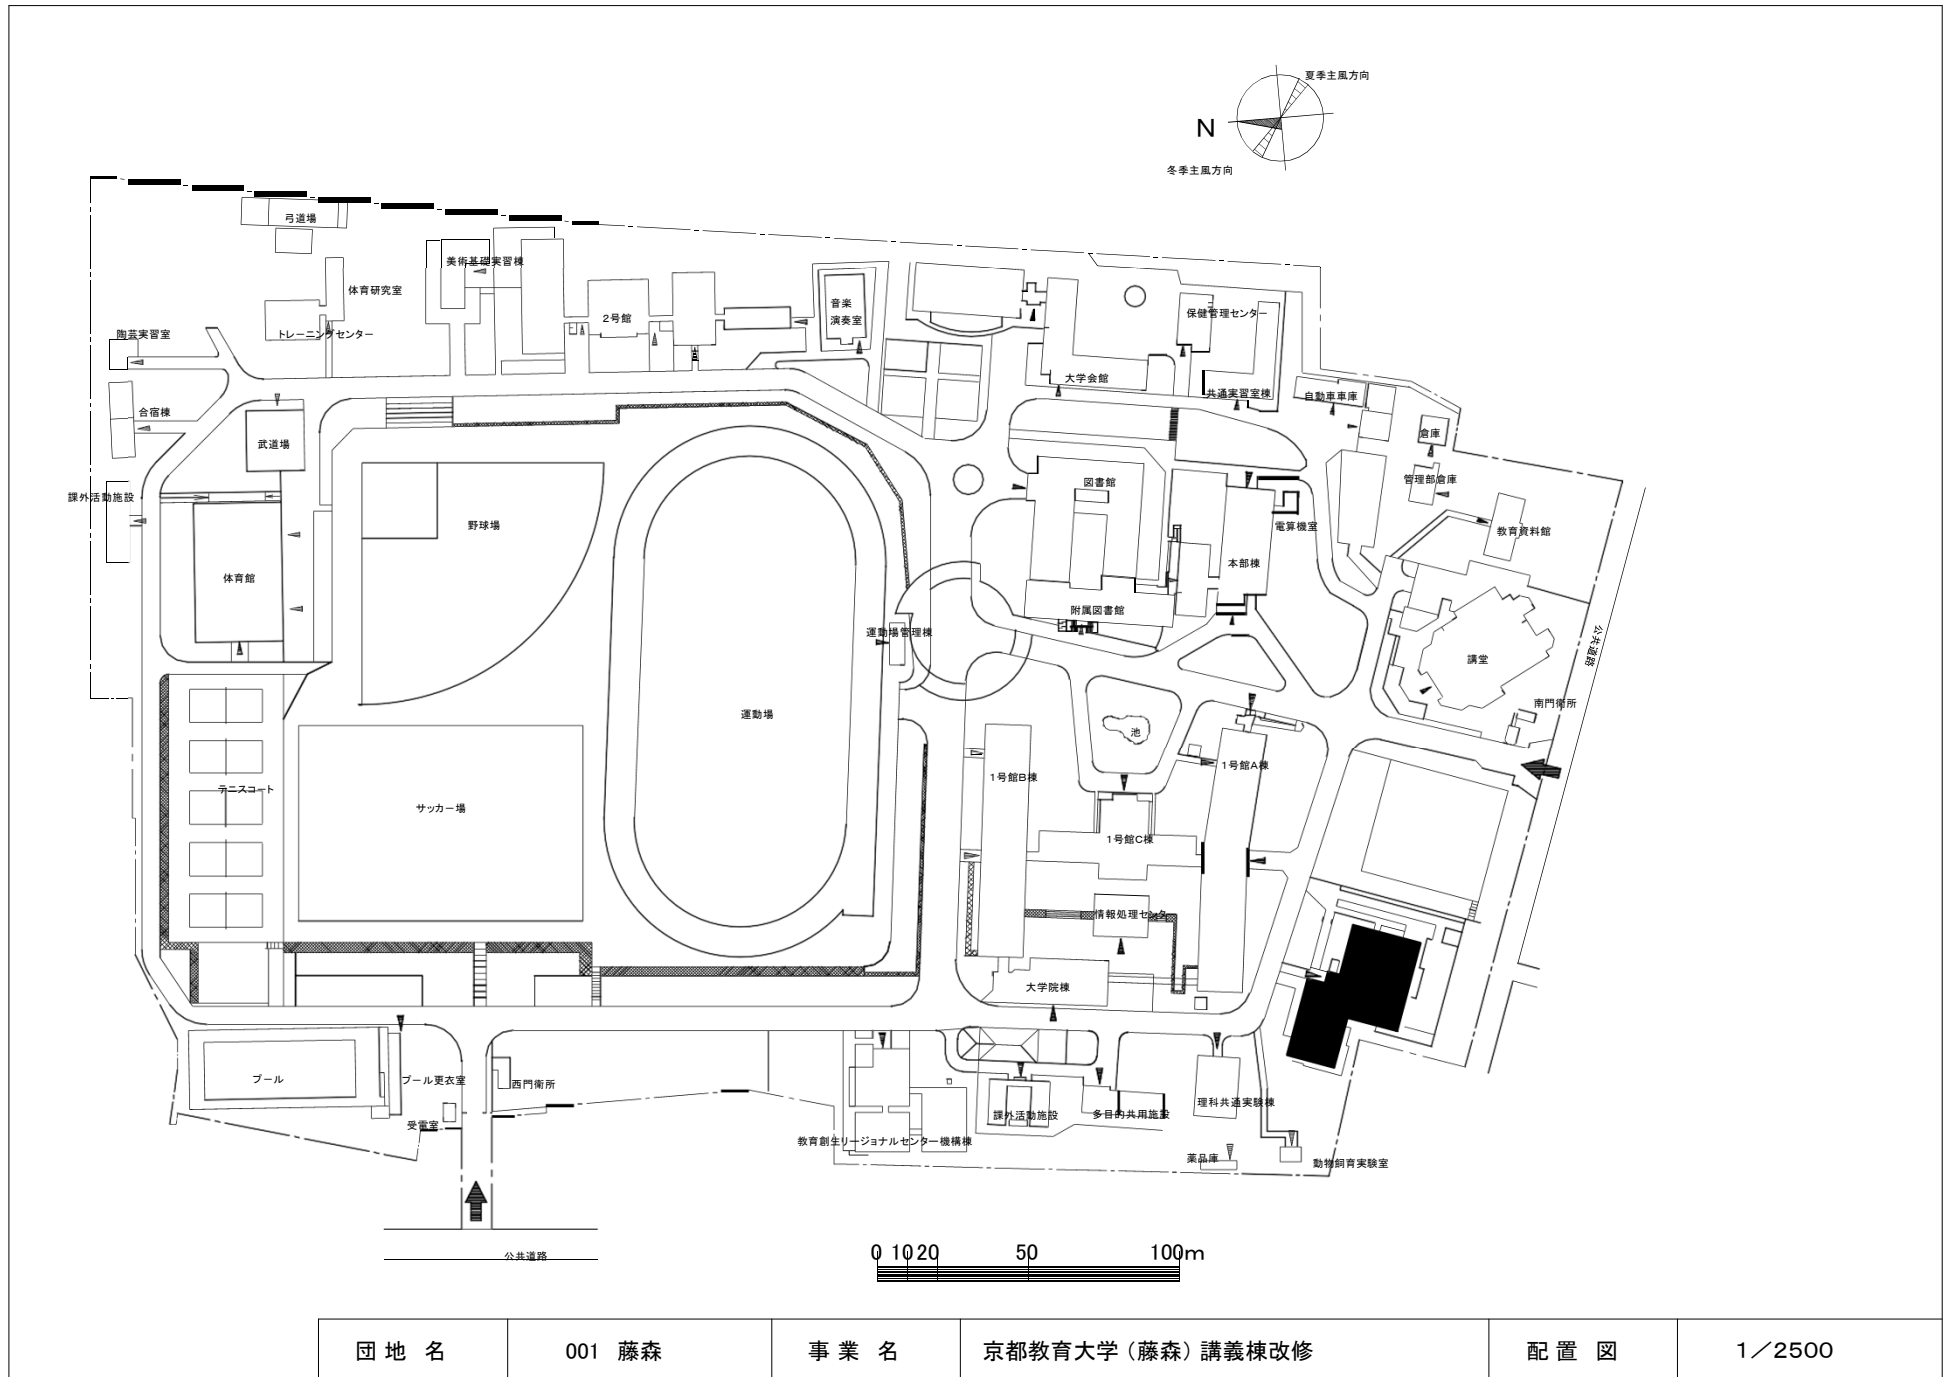


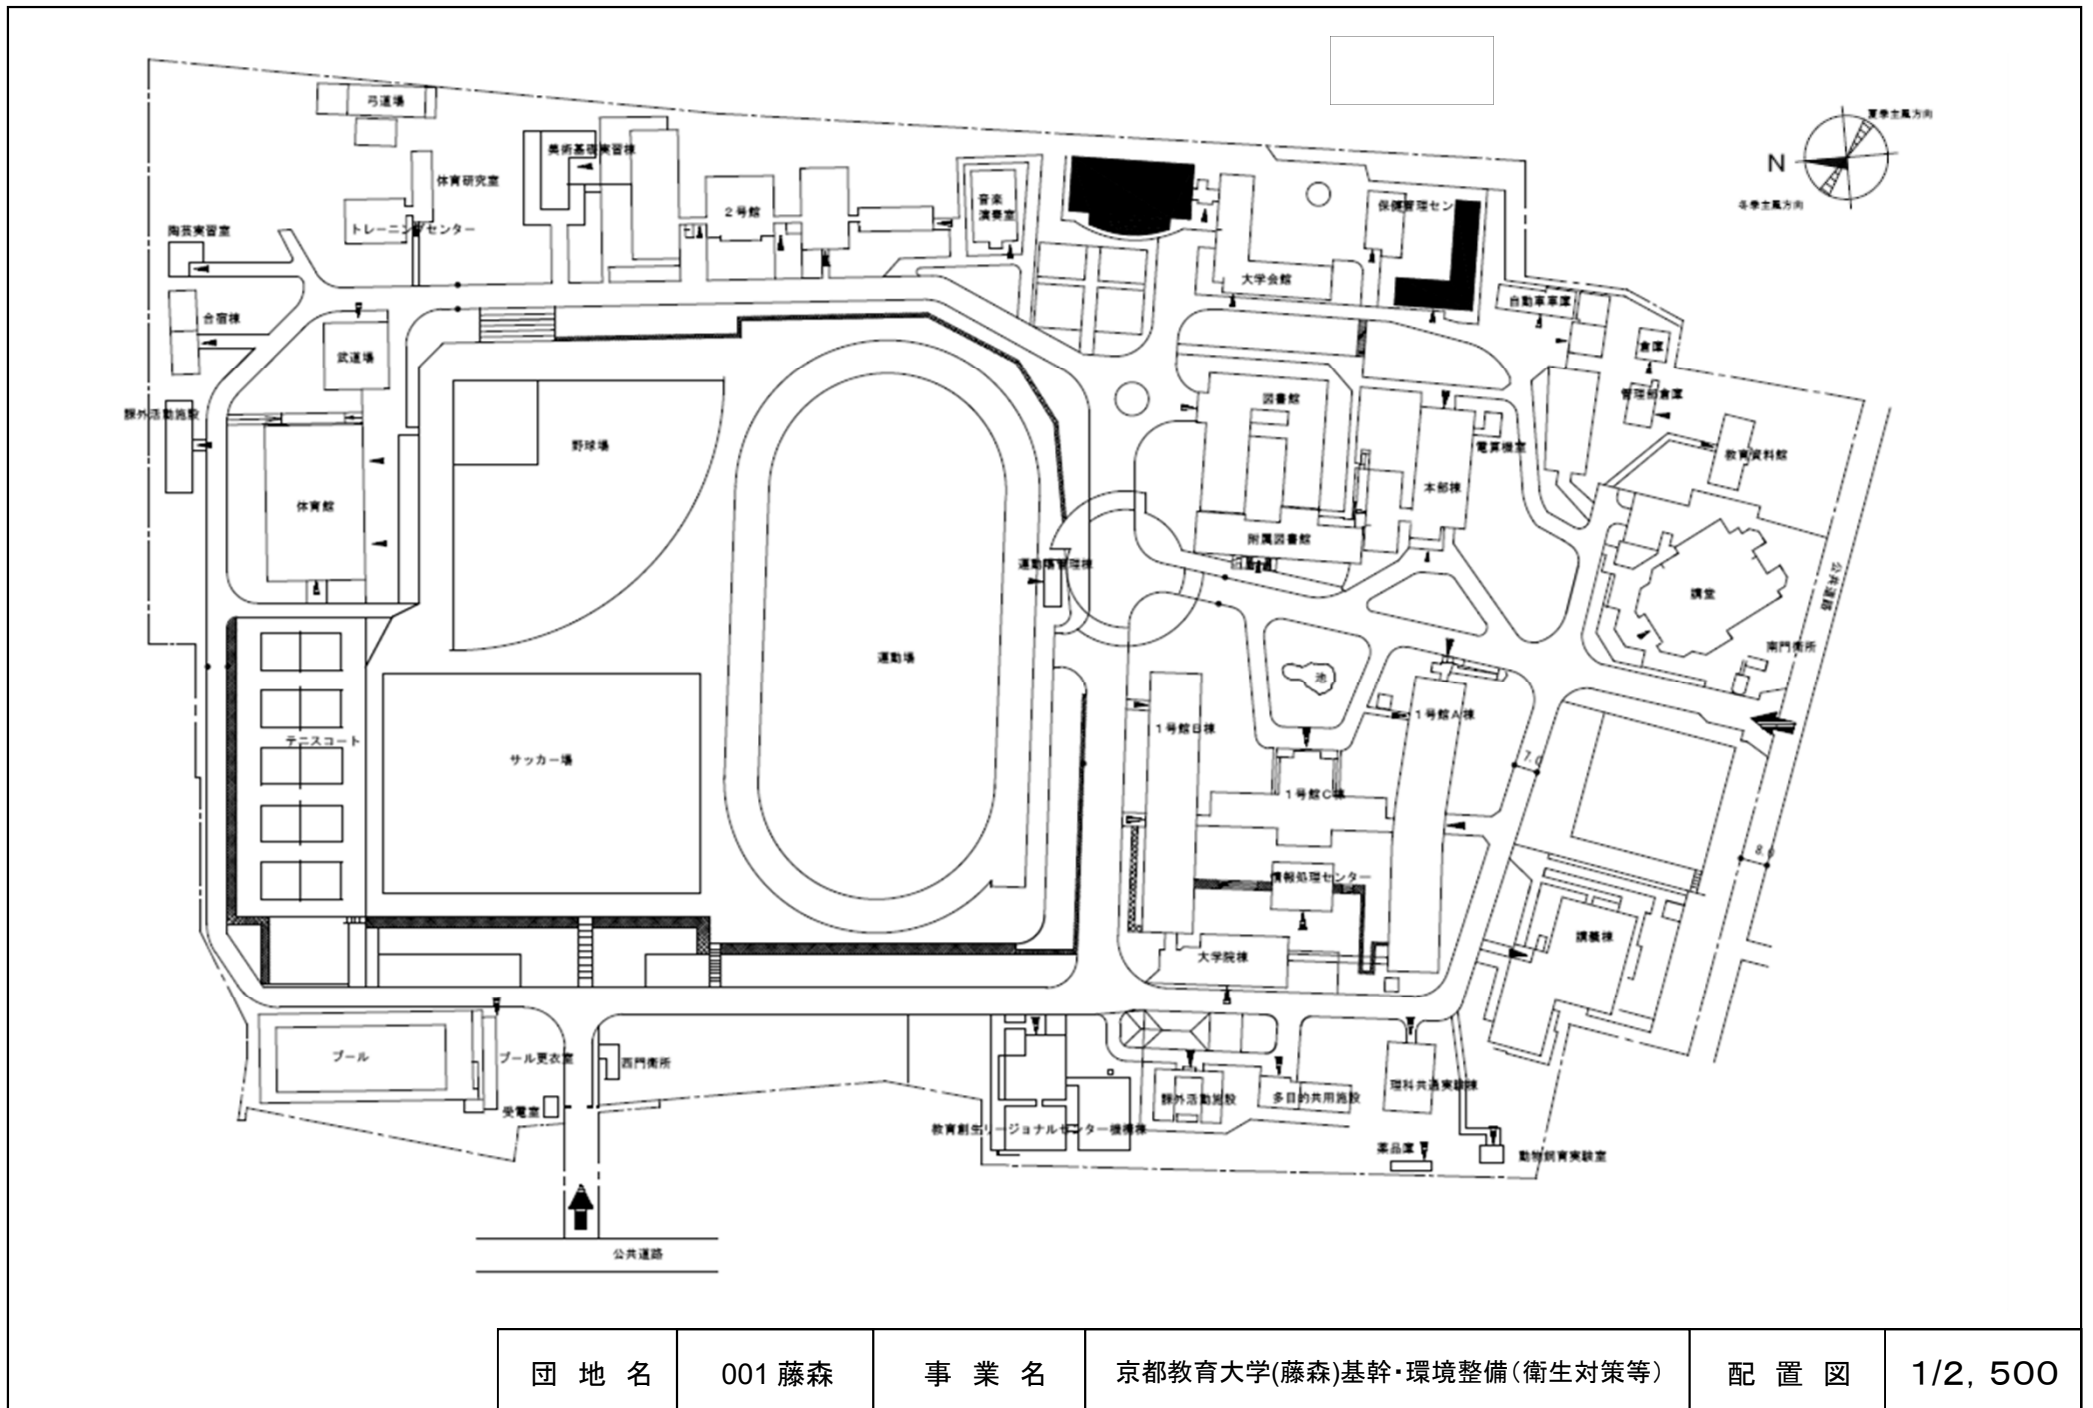


団地名	001 藤森	事業名	京都教育大学(藤森)基幹・環境整備(衛生対策等)	配置図	1/2, 500
-----	--------	-----	--------------------------	-----	----------

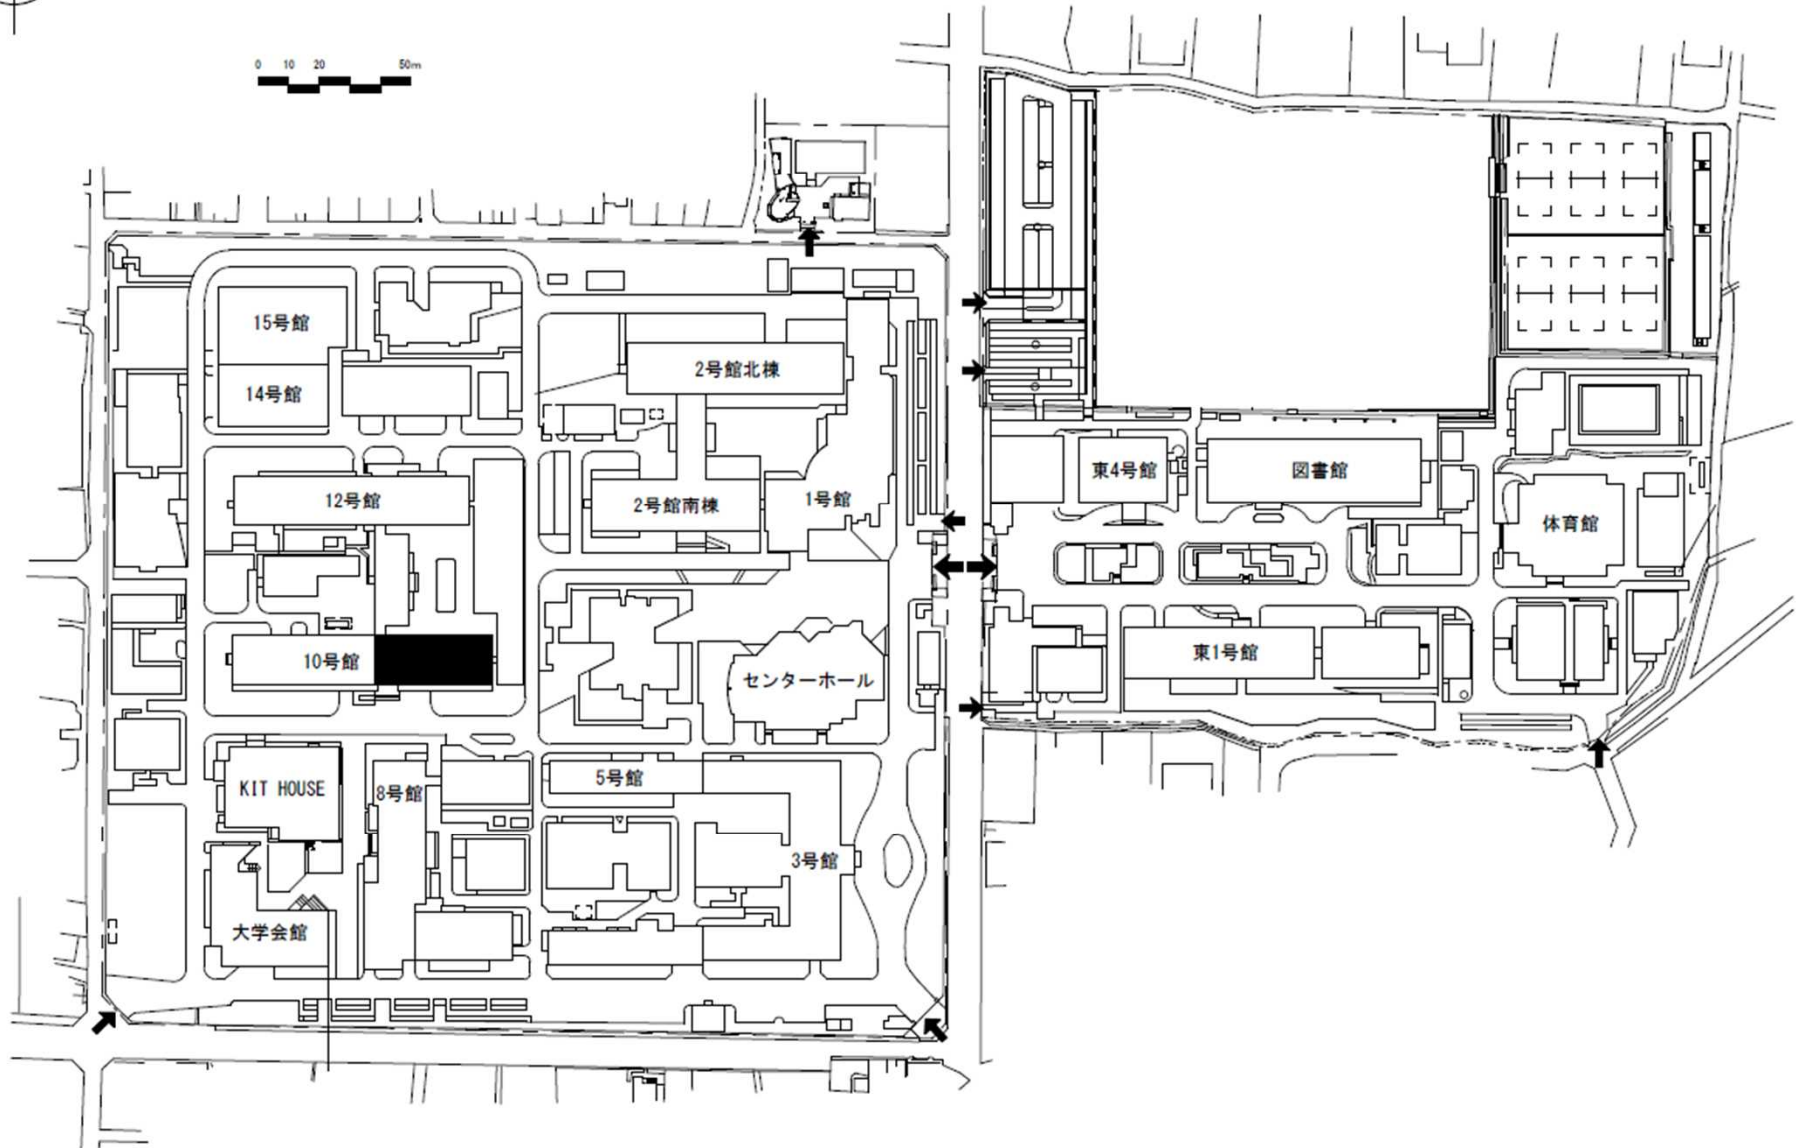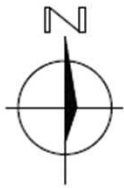

団地名	001 松ヶ崎	事業名	京都工芸繊維大学(松ヶ崎) 総合研究棟改修(工学系)	配置図	1/2500
-----	---------	-----	-------------------------------	-----	--------

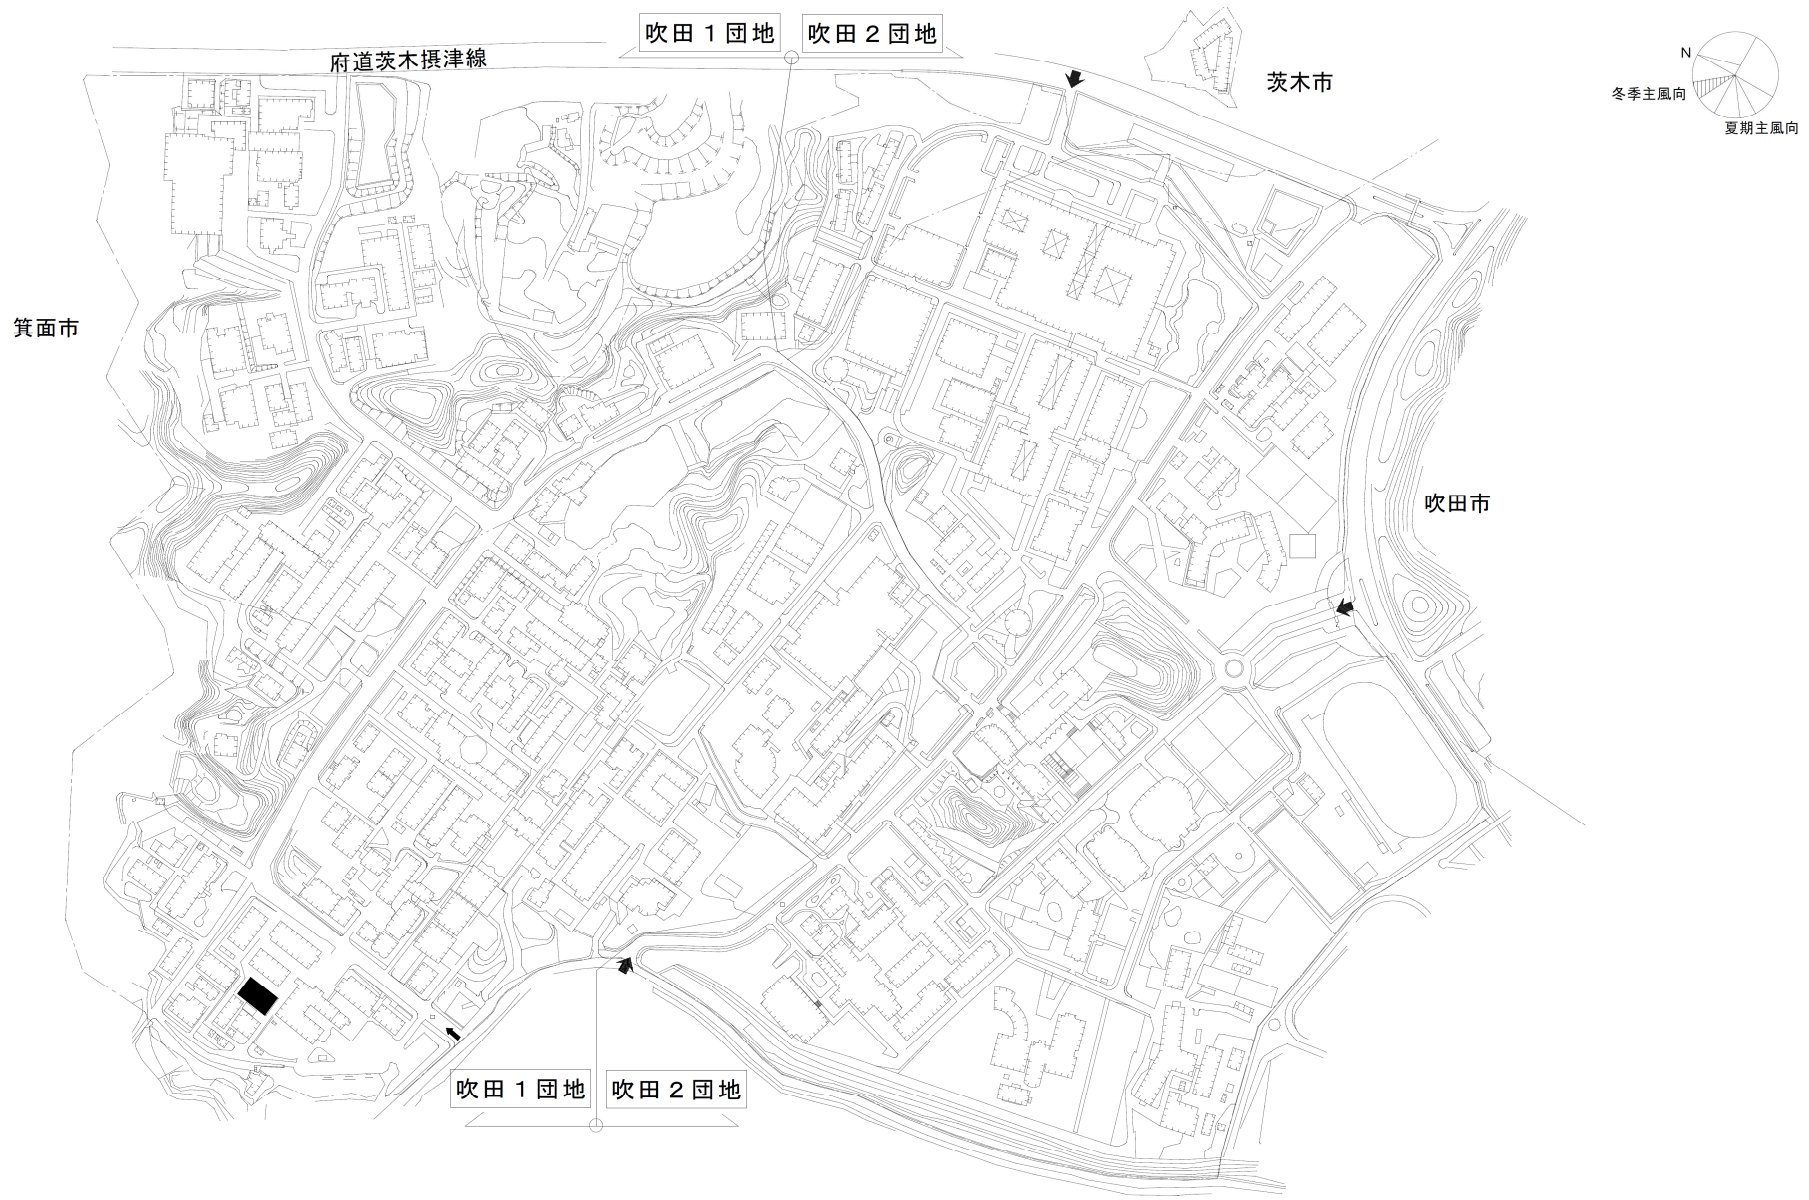


団地名	002 吹田1	事業名	大阪大学(吹田)実験研究棟(医学系)	配置図	1/7000
-----	---------	-----	--------------------	-----	--------

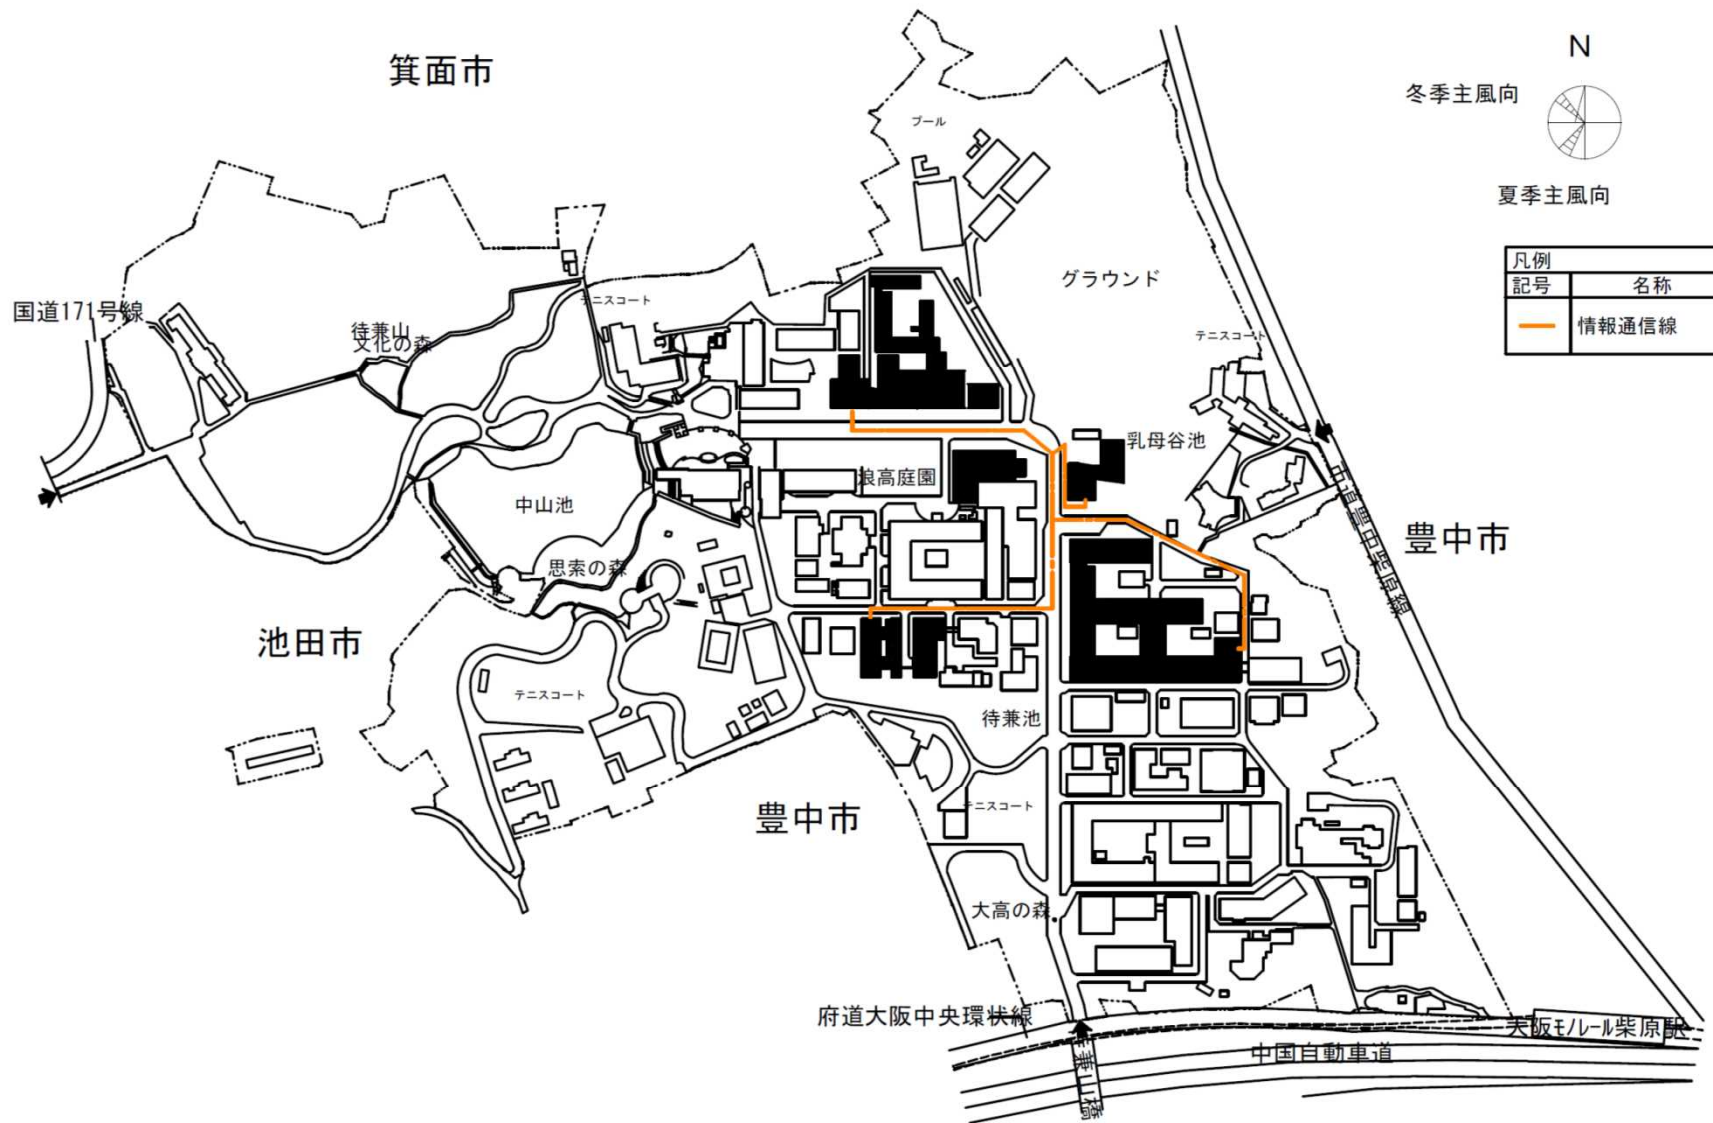

団地名	001 豊中	事業名	大阪大学(豊中)基幹・環境整備(衛生対策等)	配置図	1/7,000
-----	--------	-----	------------------------	-----	---------



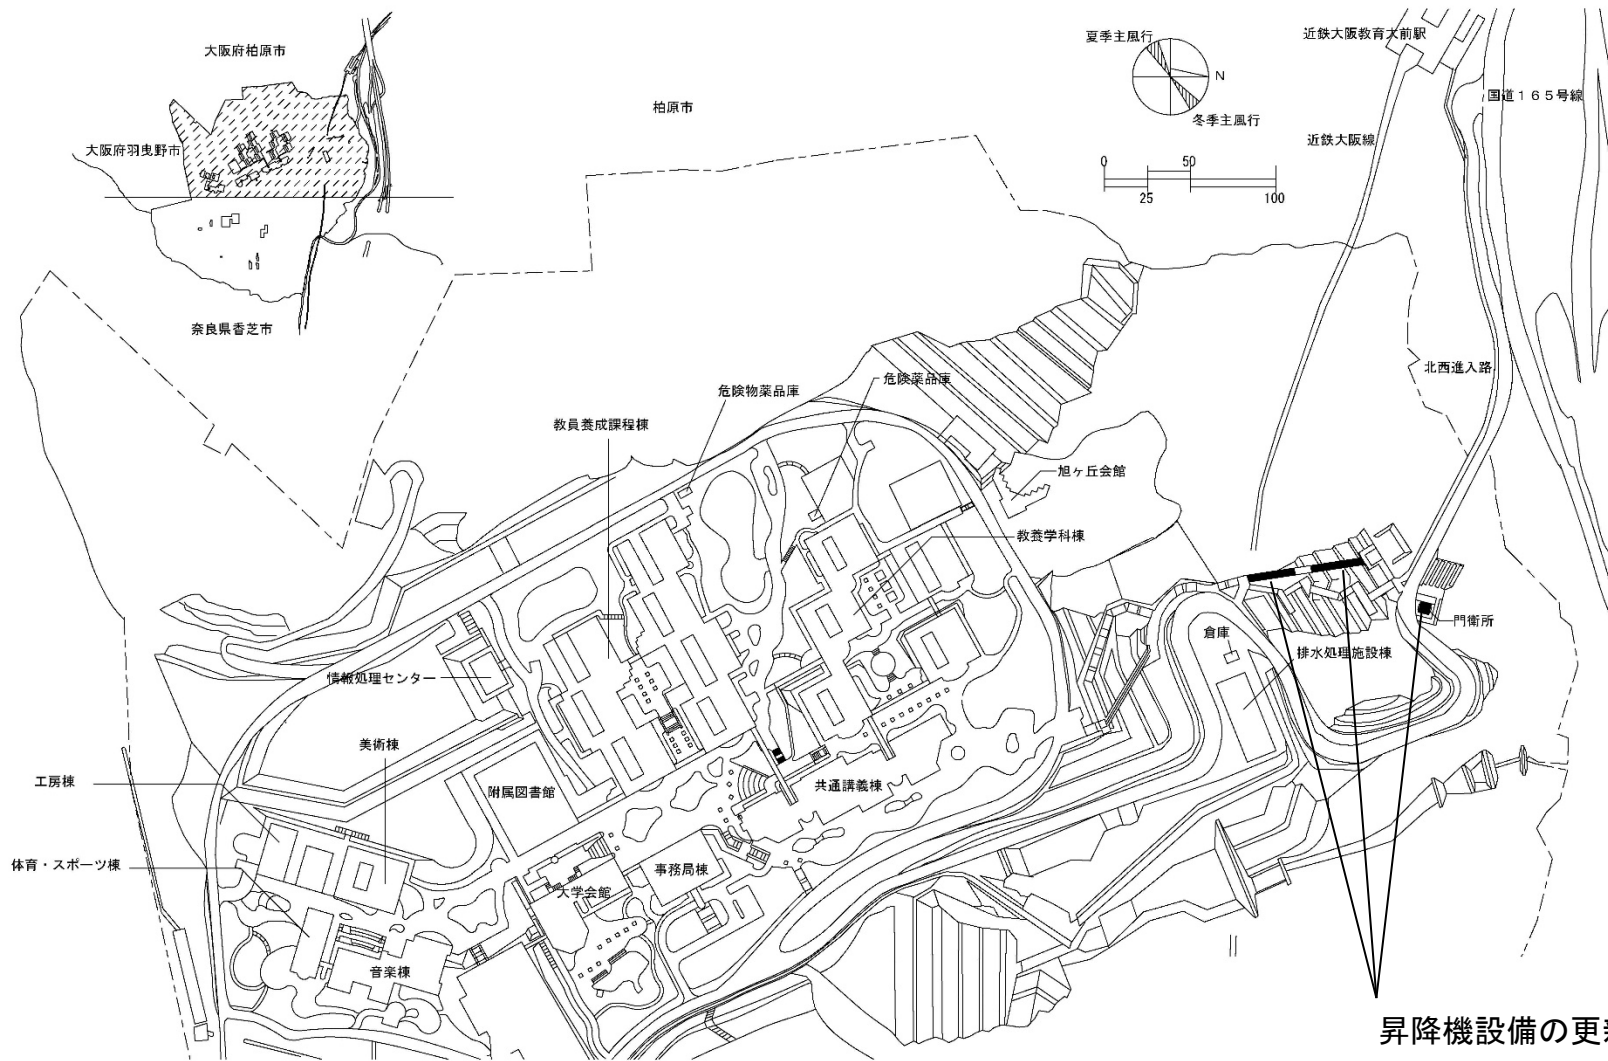

昇降機設備の更新範囲

団地名	012 旭ヶ丘	事業名	大阪教育大学(旭ヶ丘)基幹・環境整備(昇降機安全対策)	配置図	1/4000
-----	---------	-----	-----------------------------	-----	--------

柏原市

### 屋外排水設備の改修範囲

近鉄大阪線

北西進入路

ステーション

エスカレータ


倉庫

門衛所

排水処理施設

3号機

 ステーション2



1/4000



大阪府柏原市

大阪府羽曳野市

①

②

奈良県香芝市

キープラン

羽曳野市

情報処理センタ

美術棟

工房棟

体育・スポーツ棟

音楽棟

附属図書館

大学会館

事務局棟

共通講義棟

教員養成課程棟

危険物薬品庫

危険薬品庫

旭ヶ丘会館

教育協働学科棟

2号機

1号機

1号機

団地名


012 旭ヶ丘

事業名


大阪教育大学(旭ヶ丘)ライフライン再生(給排水設備)

配置図

1/4000

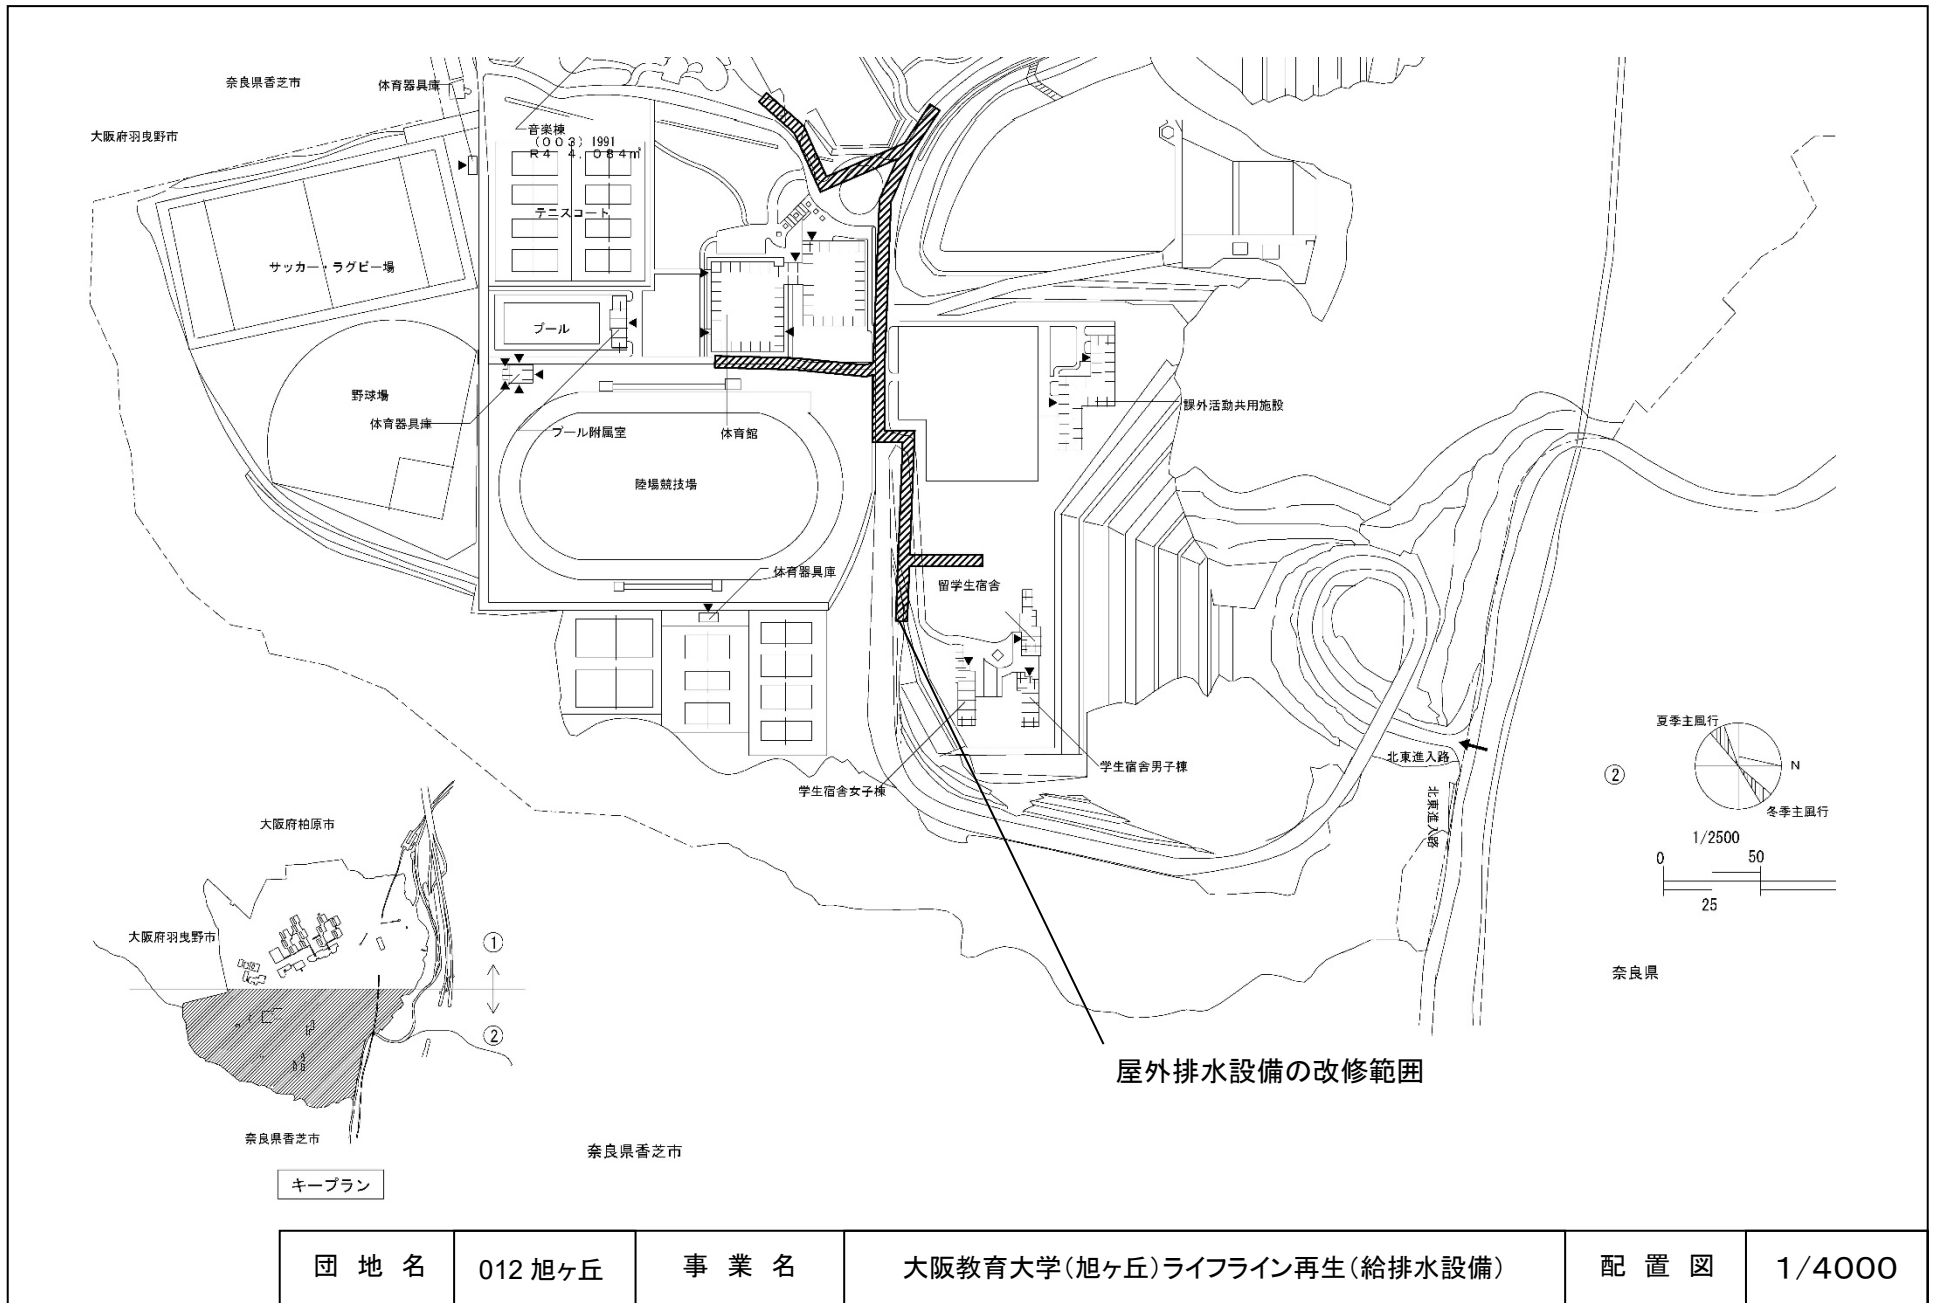


団地名	012 旭ヶ丘	事業名	大阪教育大学(旭ヶ丘)ライフライン再生(給排水設備)	配置図	1/4000
-----	---------	-----	----------------------------	-----	--------

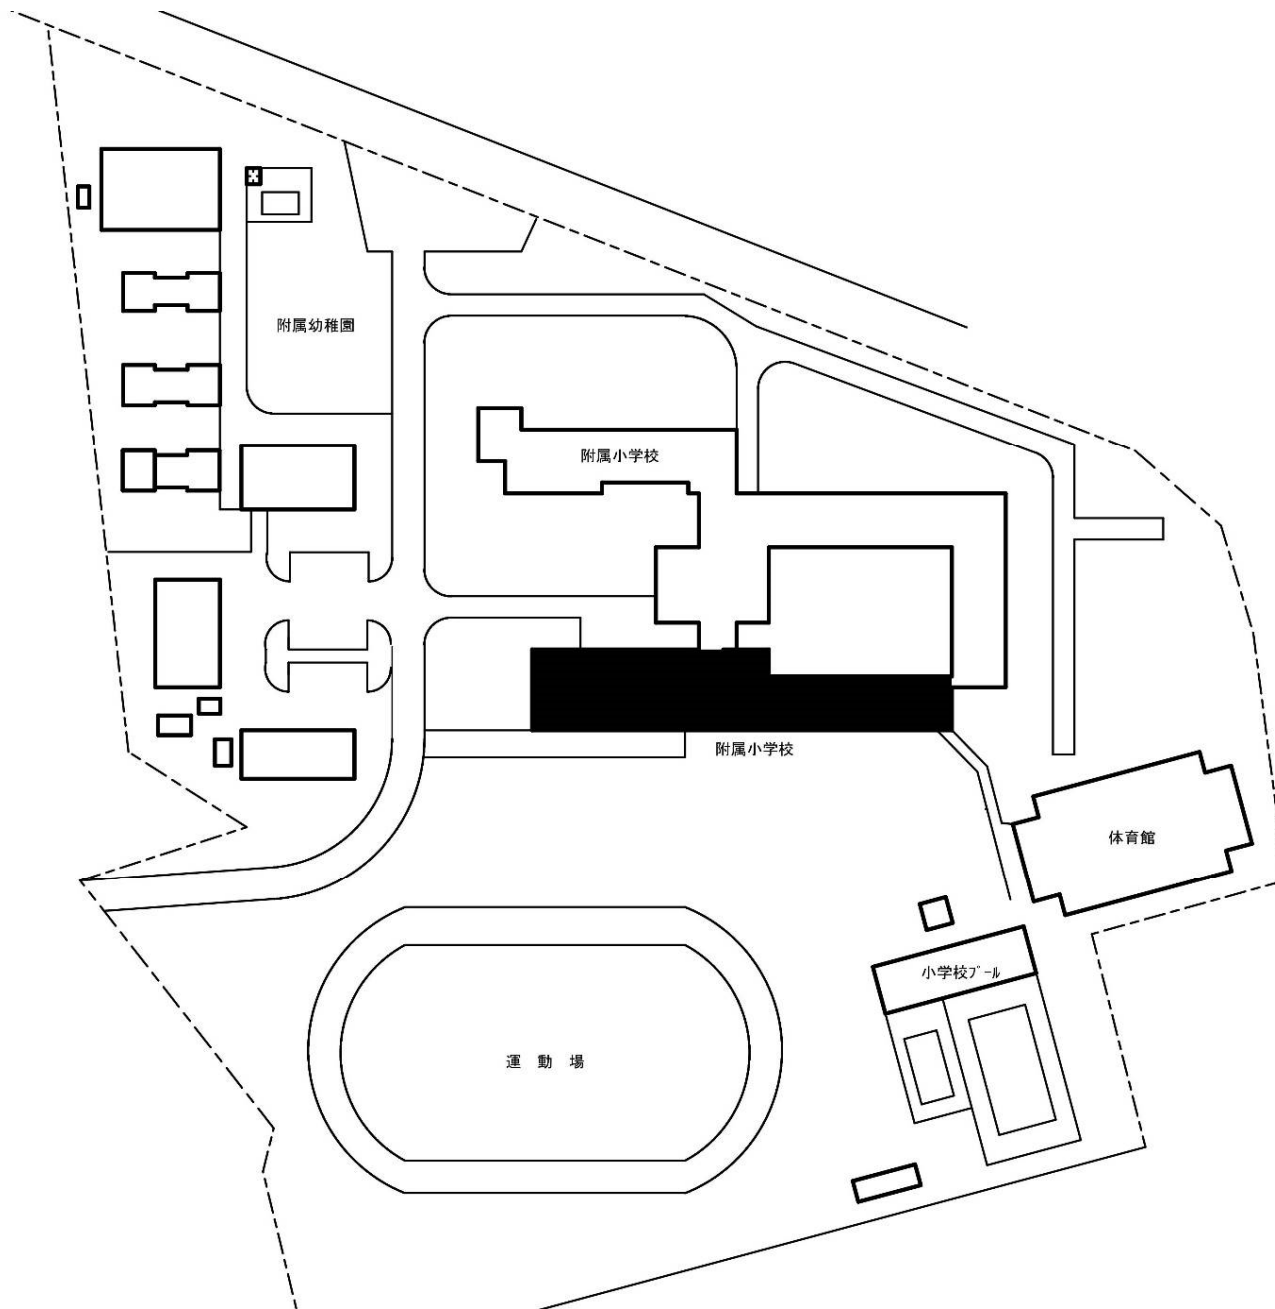

団地名	002山国1	事業名	兵庫教育大学(山国(附小))校舎改修	配置図	1/1500
-----	--------	-----	--------------------	-----	--------

大 阪 湾

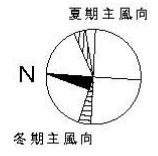


田代海岸


国道28号線

進入道路

民有地

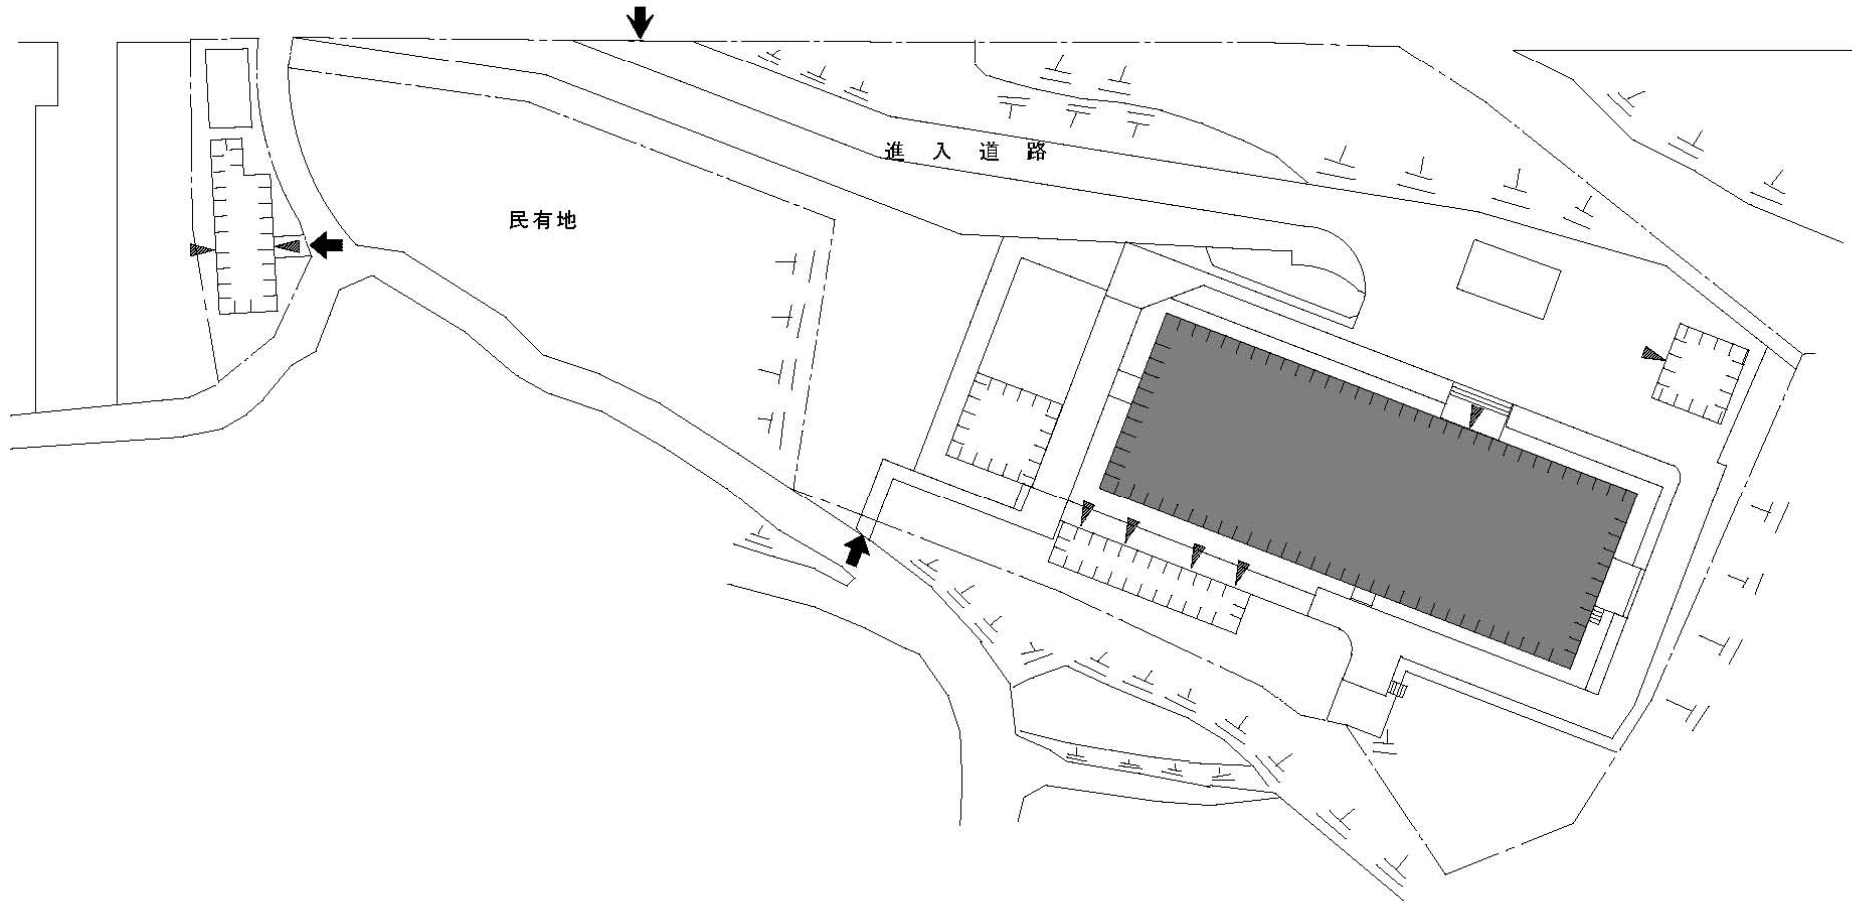


団地名	013 淡路1	事業名	神戸大学(淡路)実験実習棟改修(生物学系)	配置図	1/600
-----	---------	-----	-----------------------	-----	-------

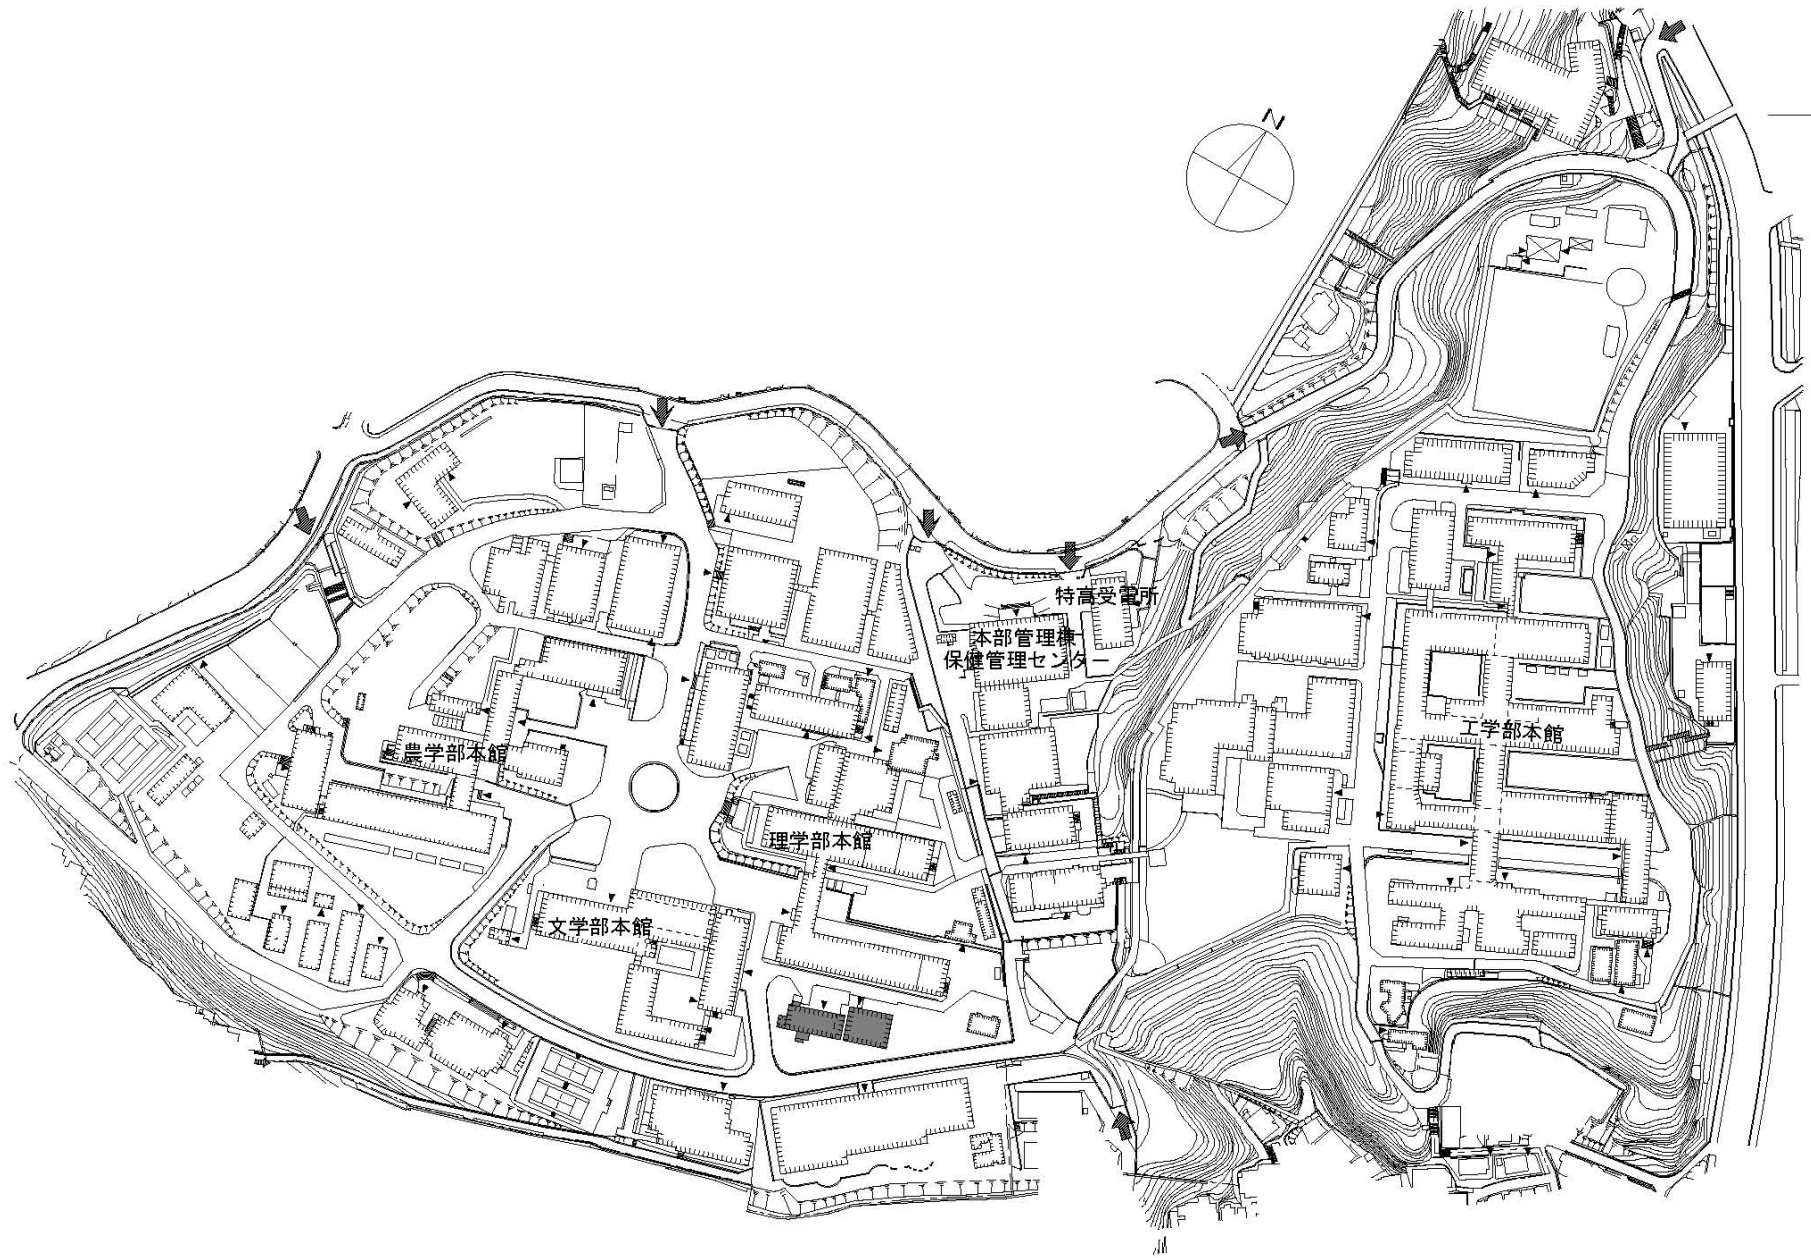

団地名	002 六甲台2	事業名	神戸大学(六甲台)実験研究棟改修(極低温)	配置図	1/3,000
-----	----------	-----	-----------------------	-----	---------




団地名	002 六甲台2	事業名	神戸大学 (六甲台) ライフライン再生 (給排水設備等)	配置図	1/3,000
-----	----------	-----	---------------------------------	-----	---------

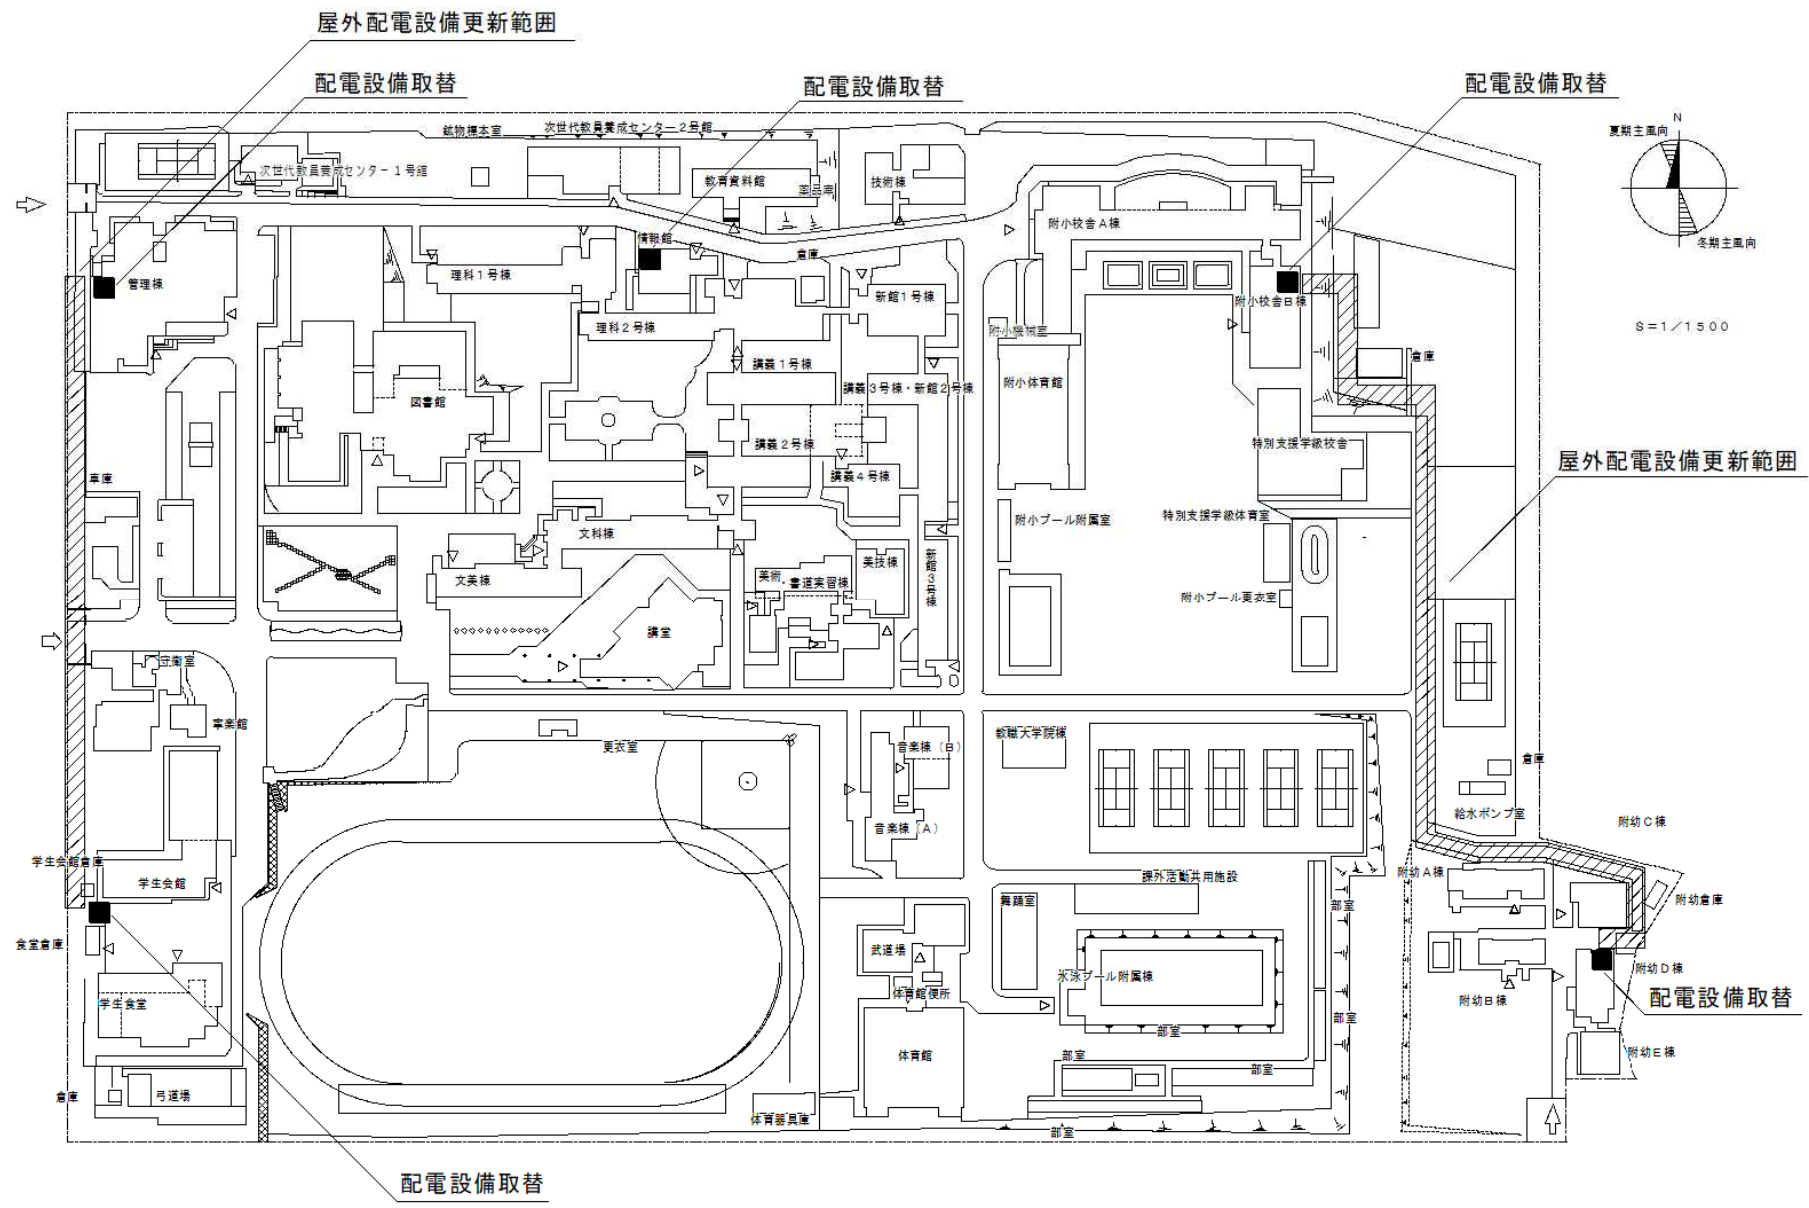


団地名	001 高畑	事業名	奈良教育大学(高畑)ライフライン再生(電気設備)	配置図	1/1,500
-----	--------	-----	--------------------------	-----	---------




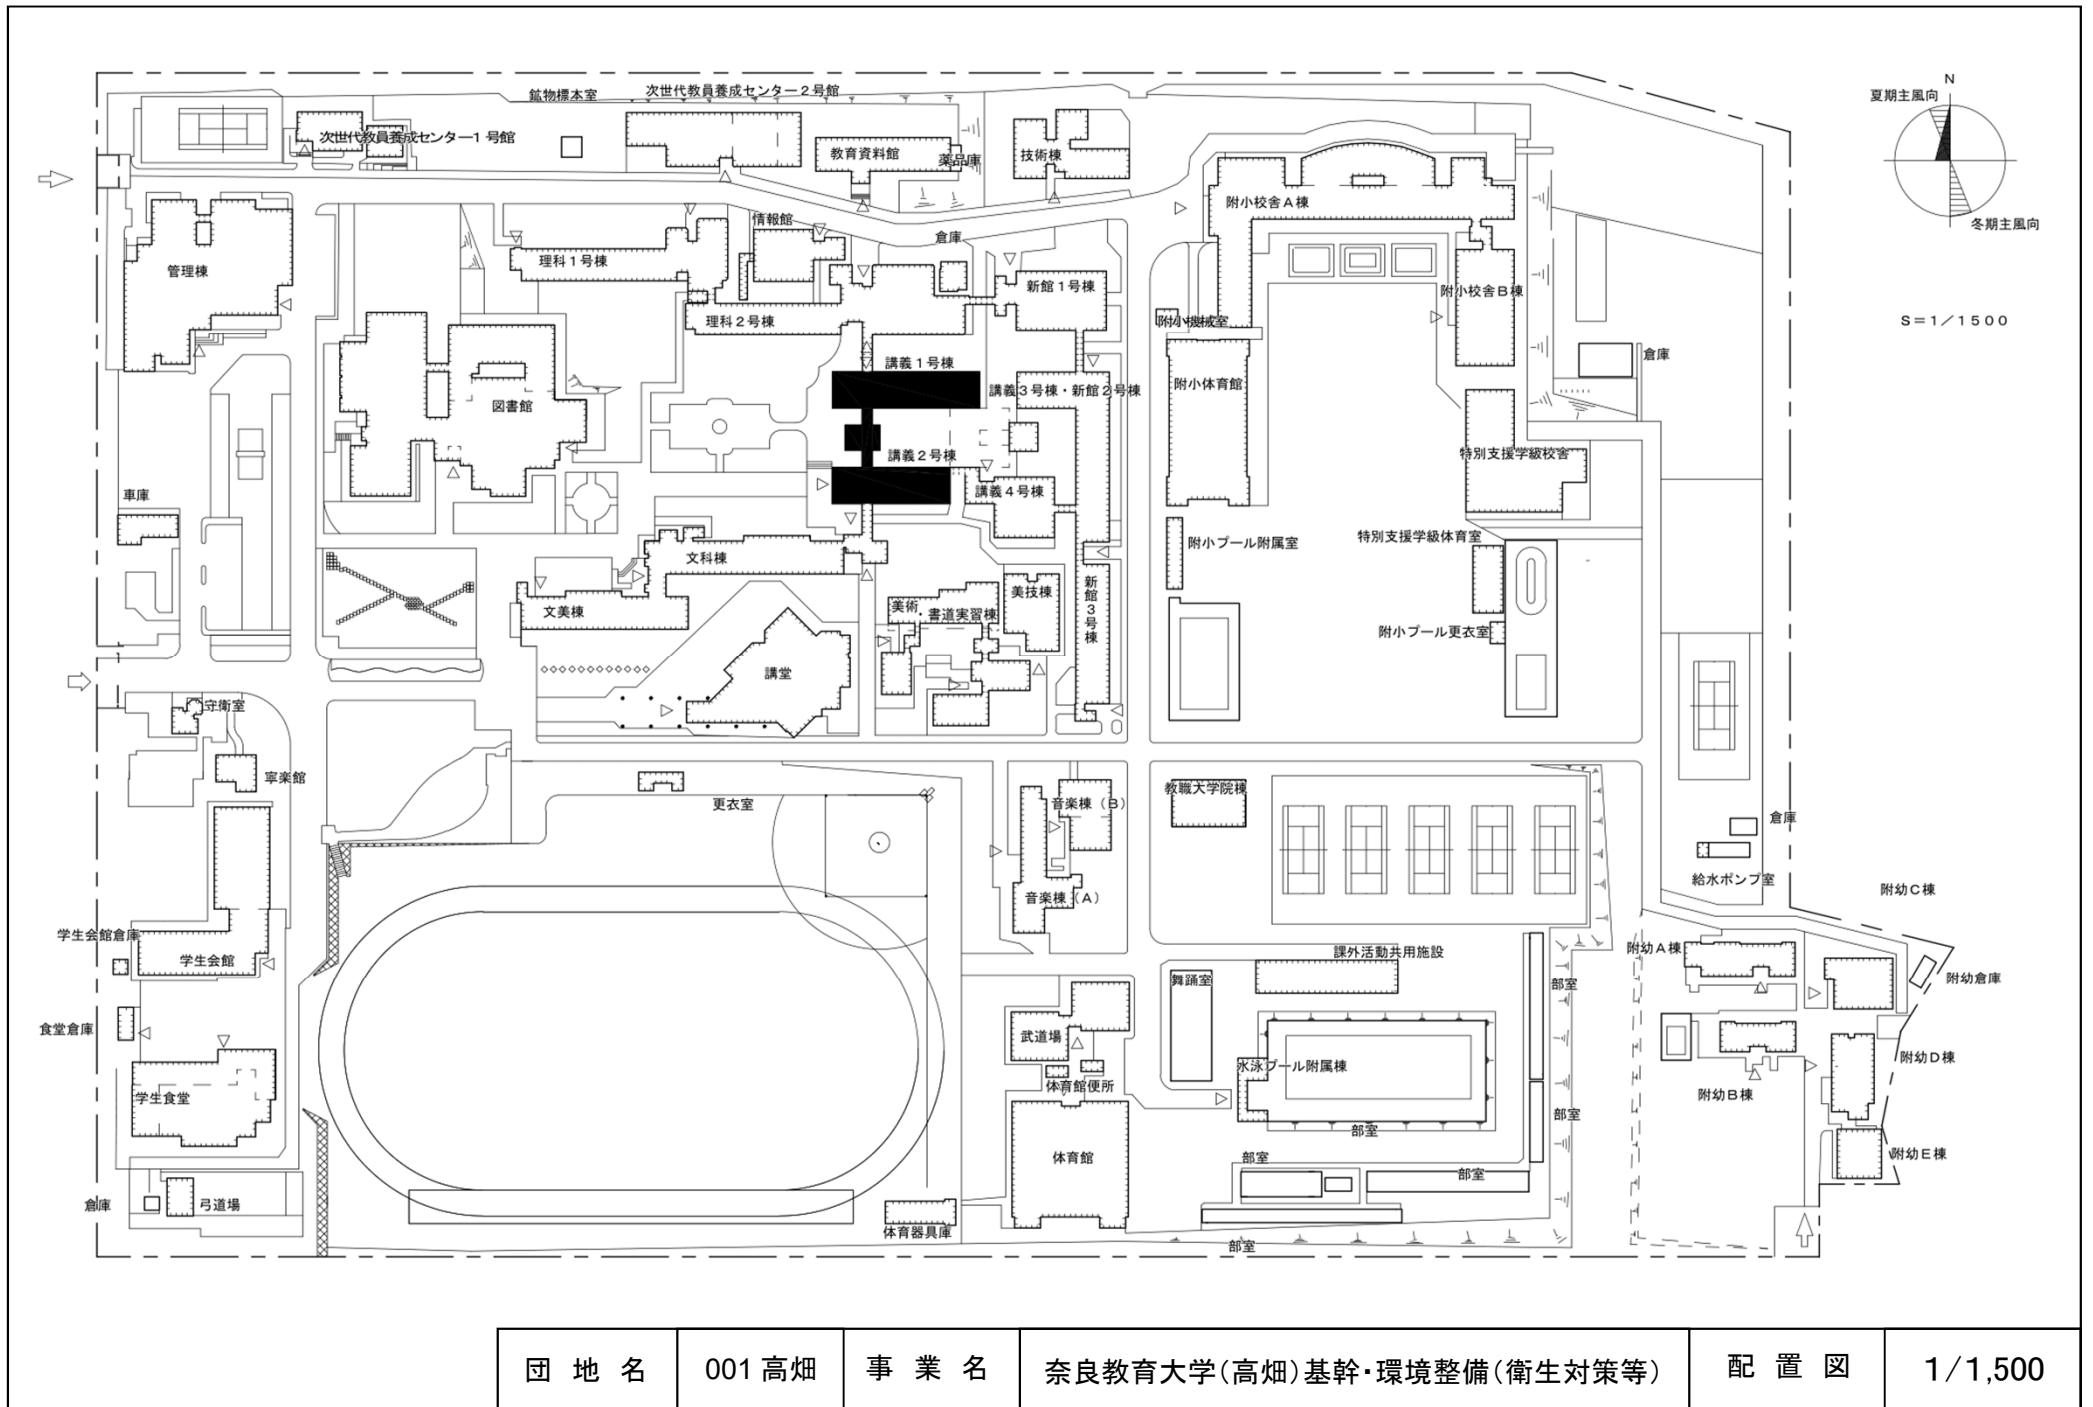




団地名	001 高畑	事業名	奈良教育大学(高畑)基幹・環境整備(衛生対策等)	配置図	1/1,500
-----	--------	-----	--------------------------	-----	---------

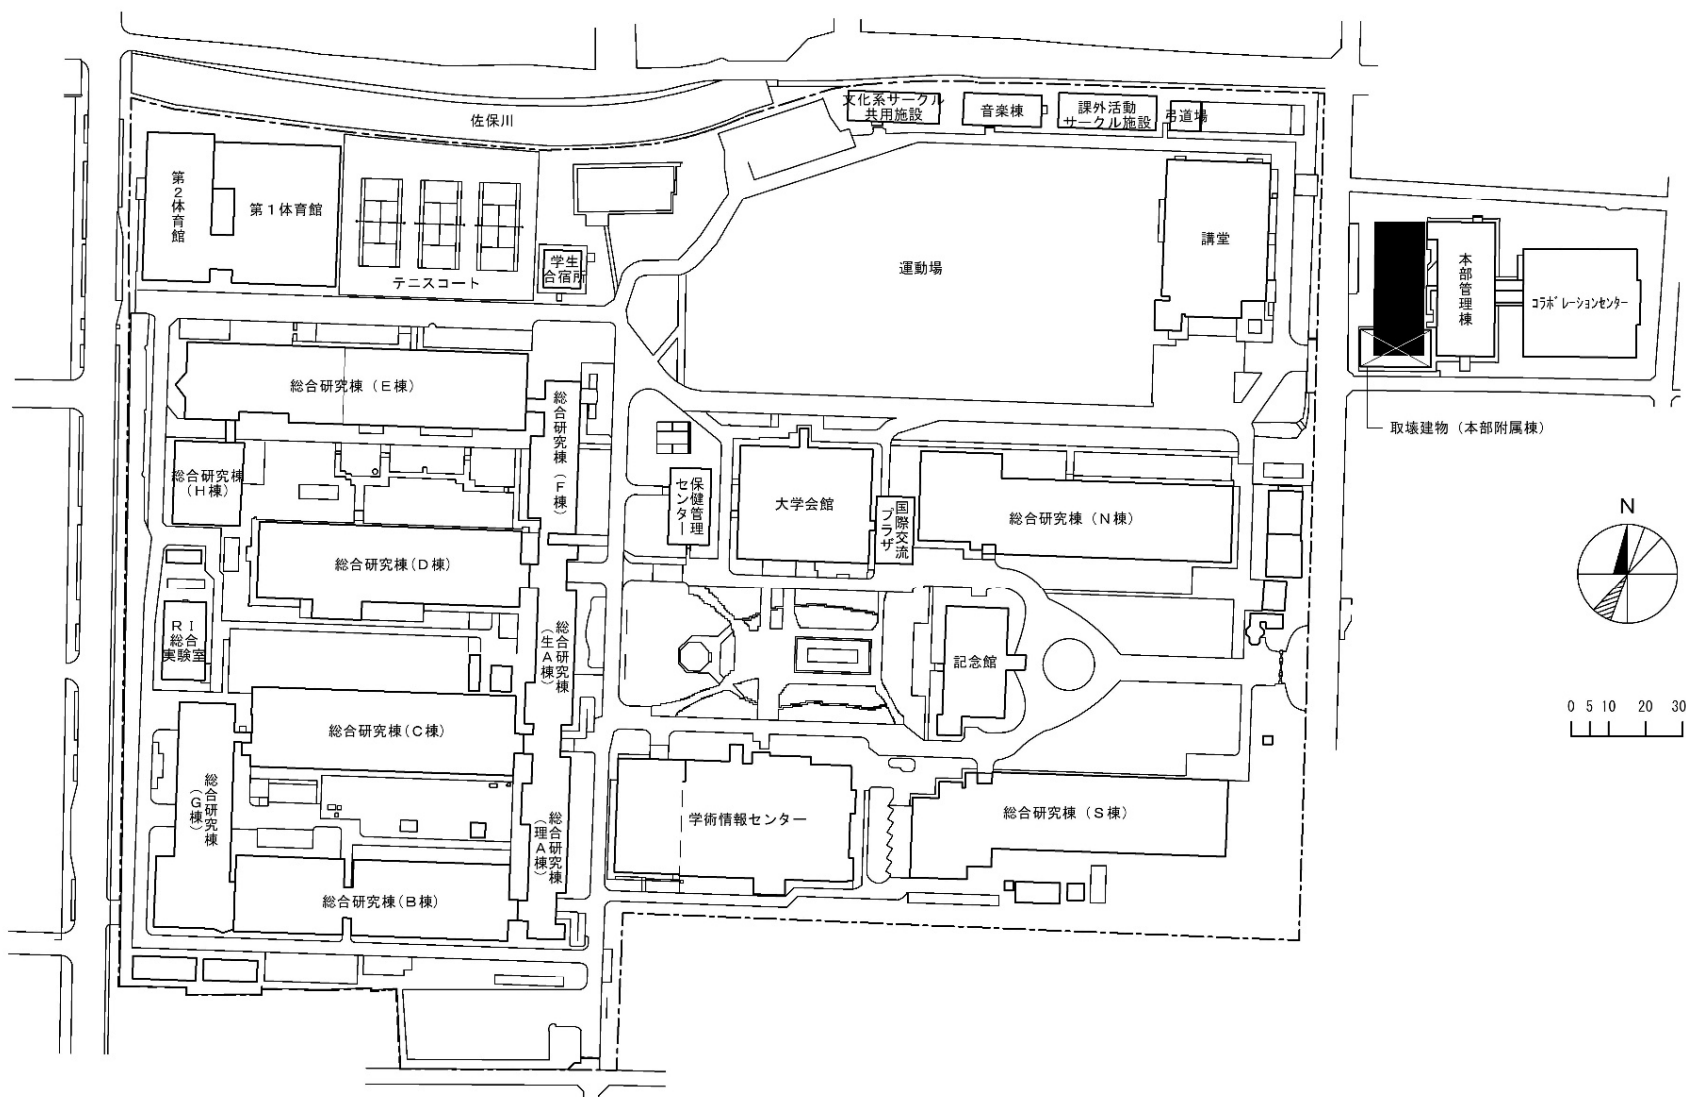


団地名	001 北魚屋	事業名	奈良女子大学(北魚屋)法人本部棟	配置図	1/2,000
-----	---------	-----	------------------	-----	---------

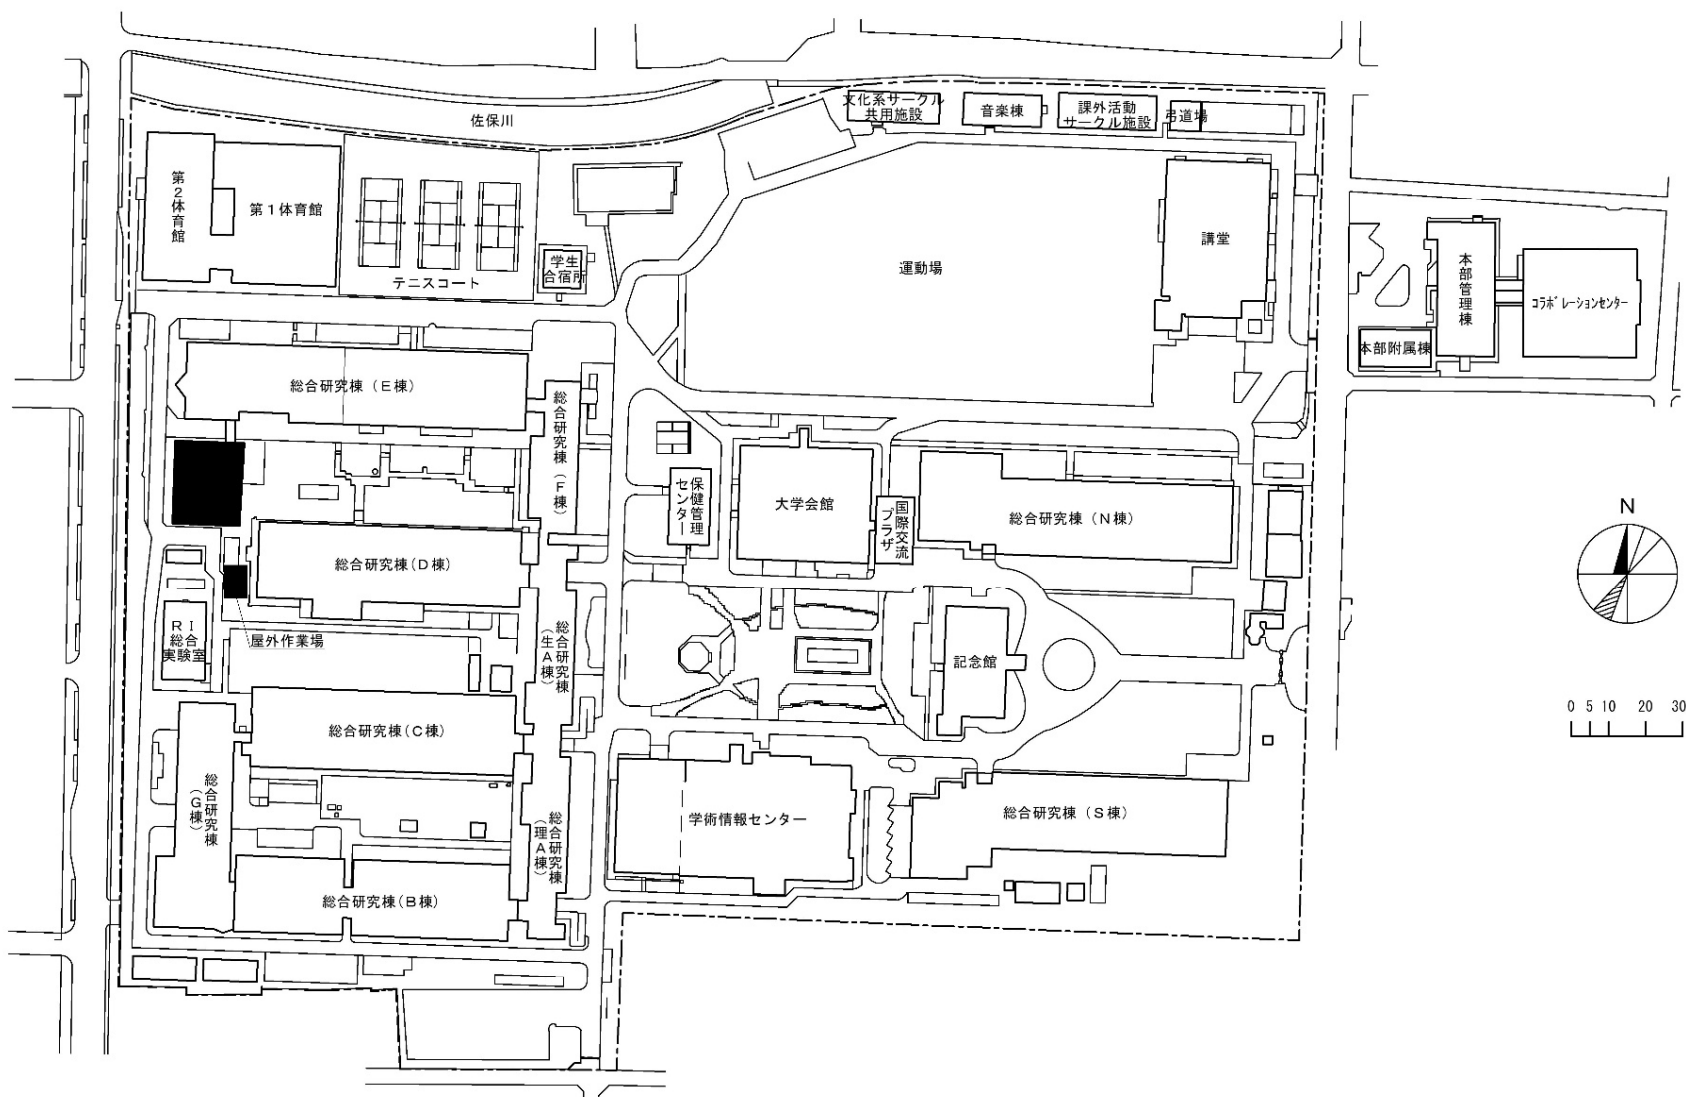


団地名	001 北魚屋	事業名	奈良女子大学(北魚屋)総合研究棟改修(工学系)	配置図	1/2,000
-----	---------	-----	-------------------------	-----	---------

 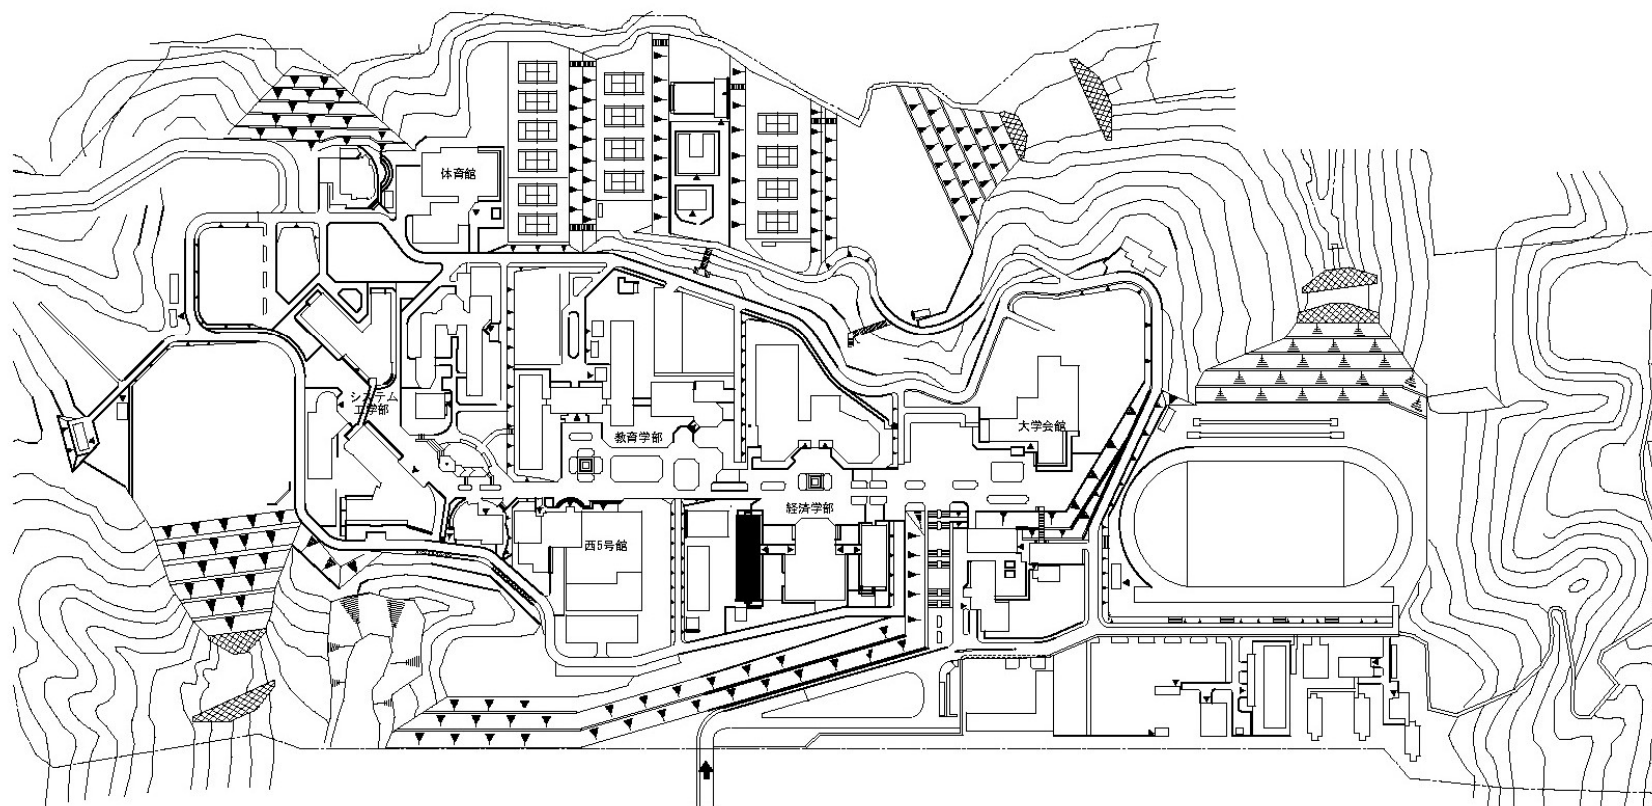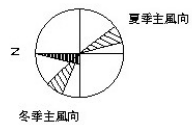


団地名	010 栄谷	事業名	和歌山大学(栄谷)講義棟改修	配置図	1/5,000
-----	--------	-----	----------------	-----	---------

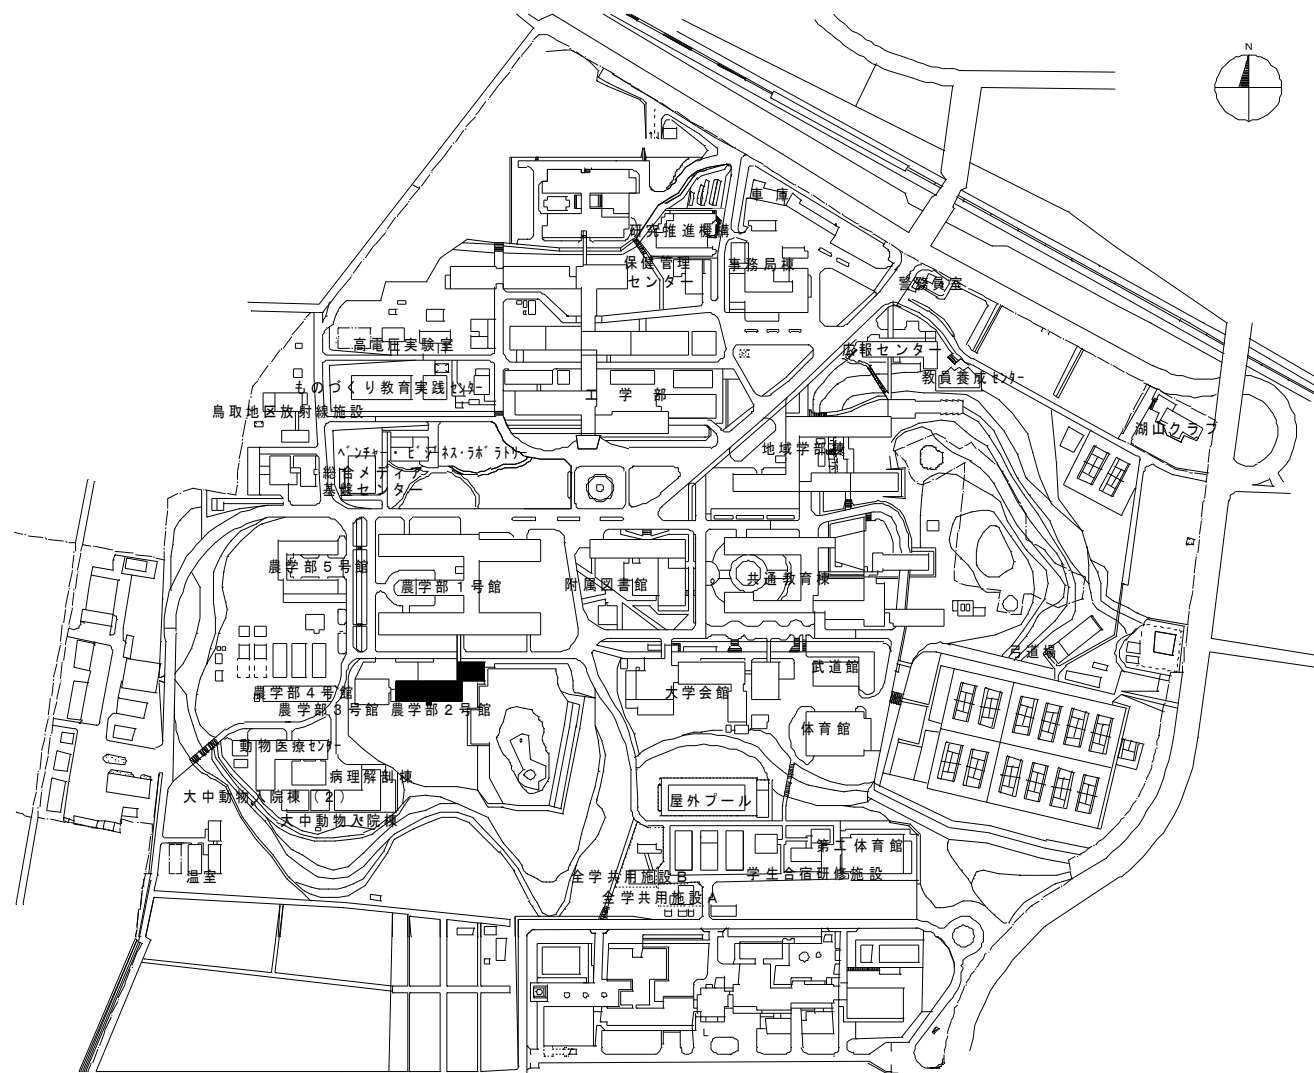

団地名	001 三浦	事業名	鳥取大学(三浦)総合研究棟改修(獣医学系)	配置図	1/4160
-----	--------	-----	-----------------------	-----	--------

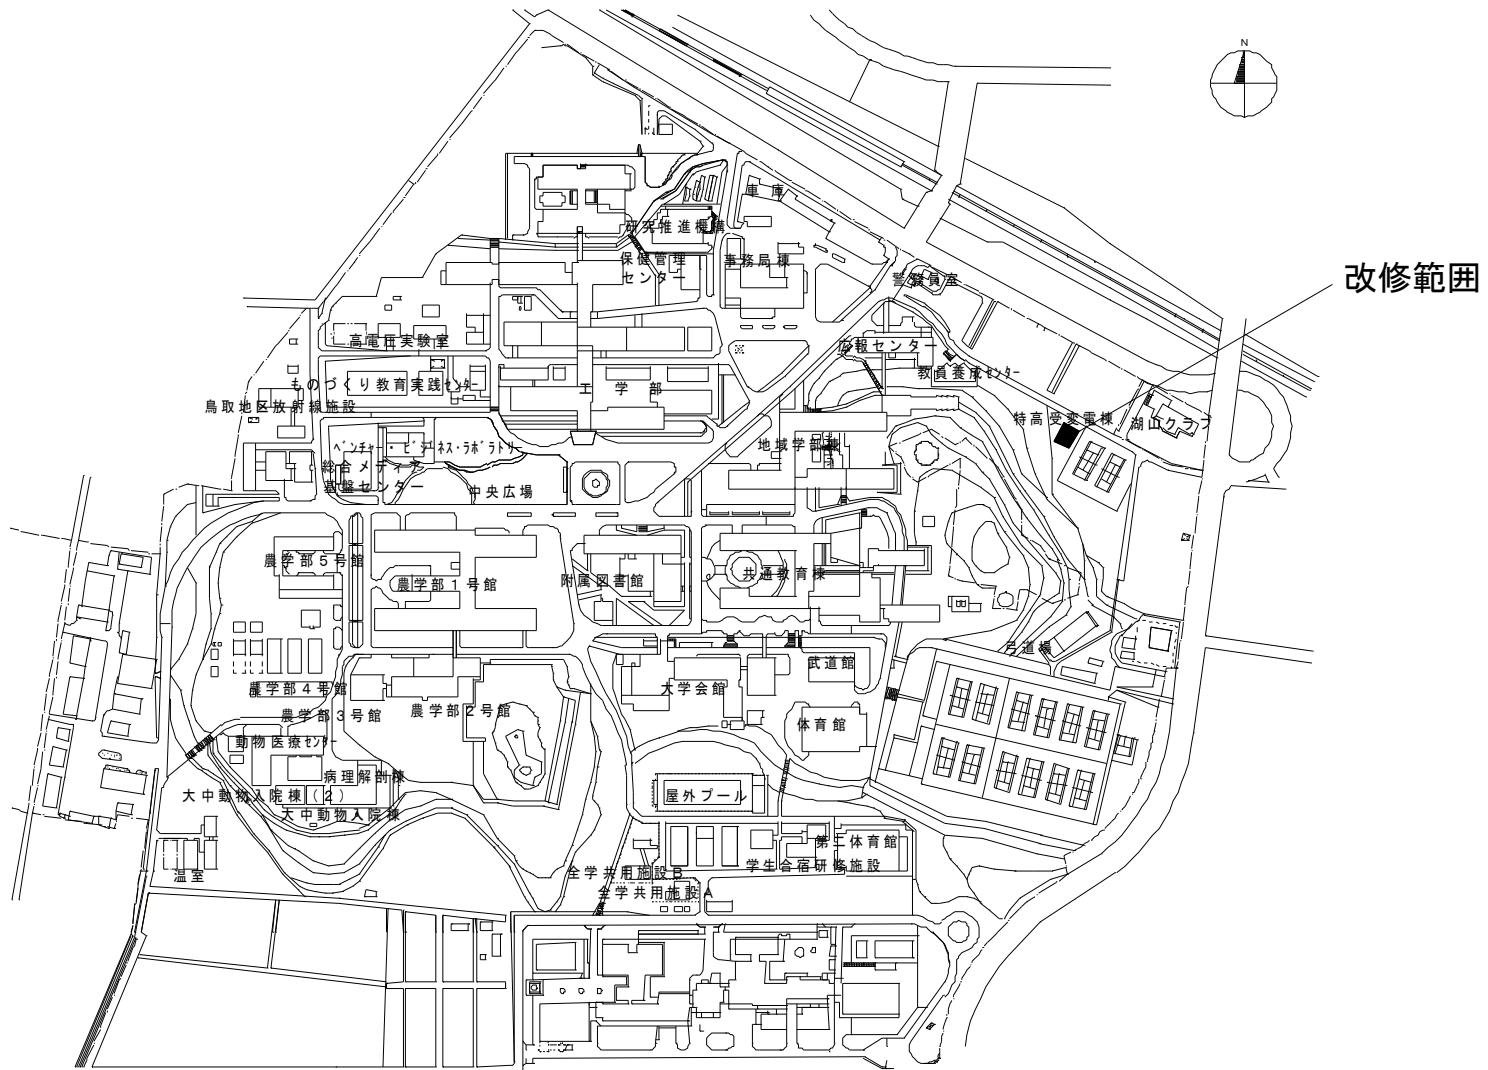

団地名	001 三浦	事業名	鳥取大学(三浦)基幹・環境整備(電気設備)	配置図	1/4160
-----	--------	-----	-----------------------	-----	--------

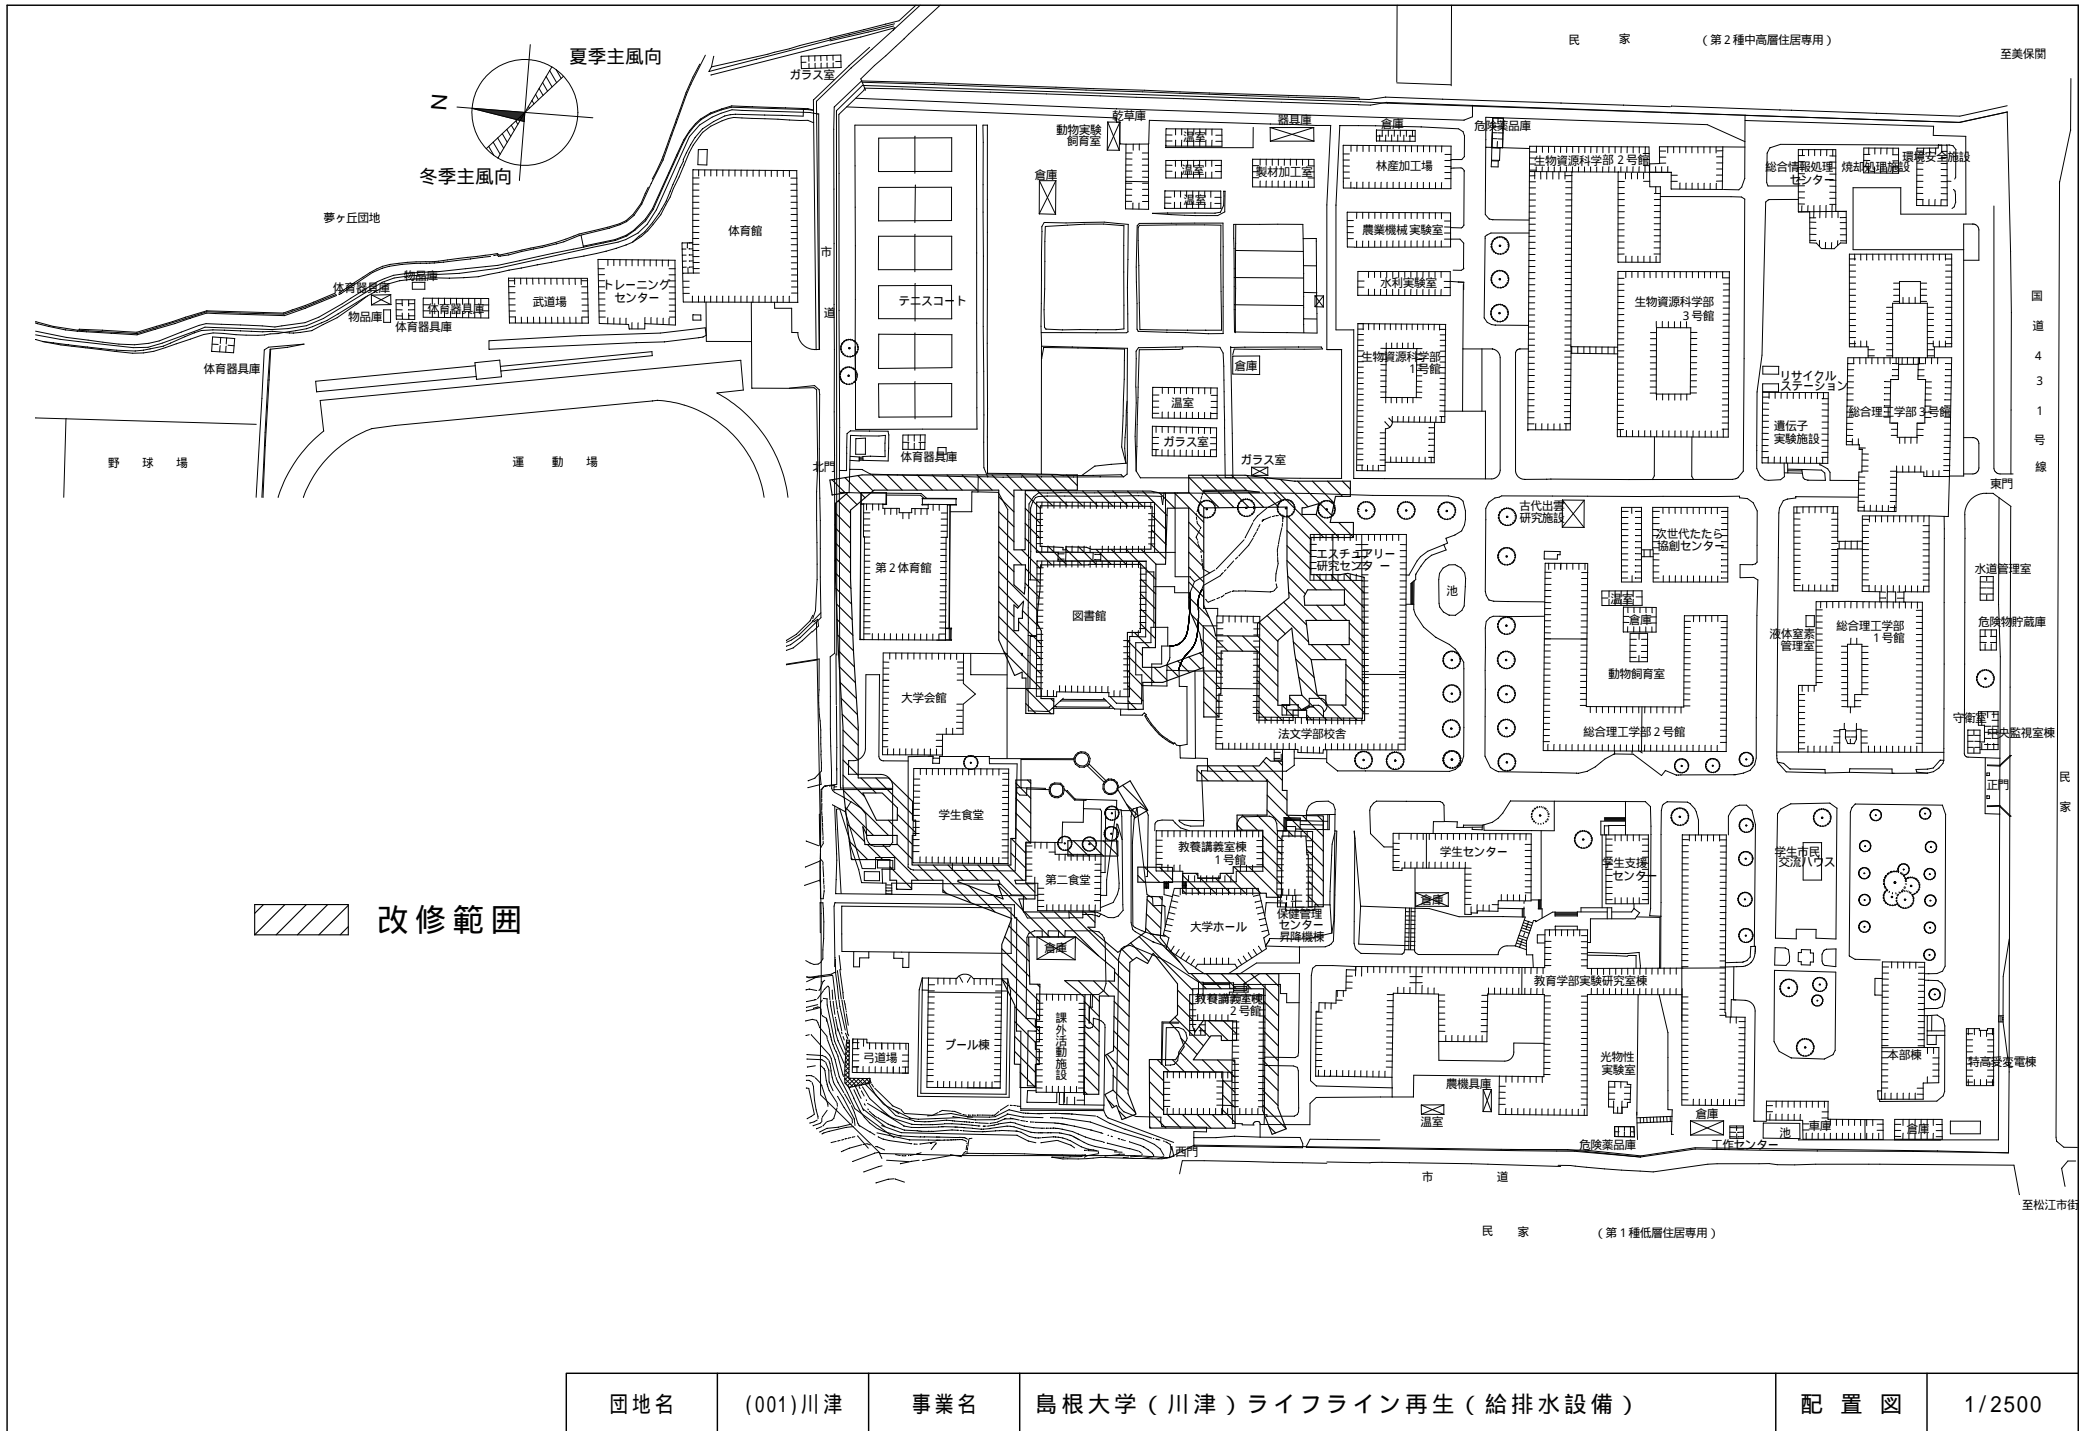

民家 (第2種中高層住居専用)

至美保間

国道 431 号線


民家

至松江市街

民家 (第1種低層住居専用)


改修範囲

団地名	(001)川津	事業名	島根大学(川津)ライフライン再生(給排水設備)	配置図	1/2500
-----	---------	-----	-------------------------	-----	--------

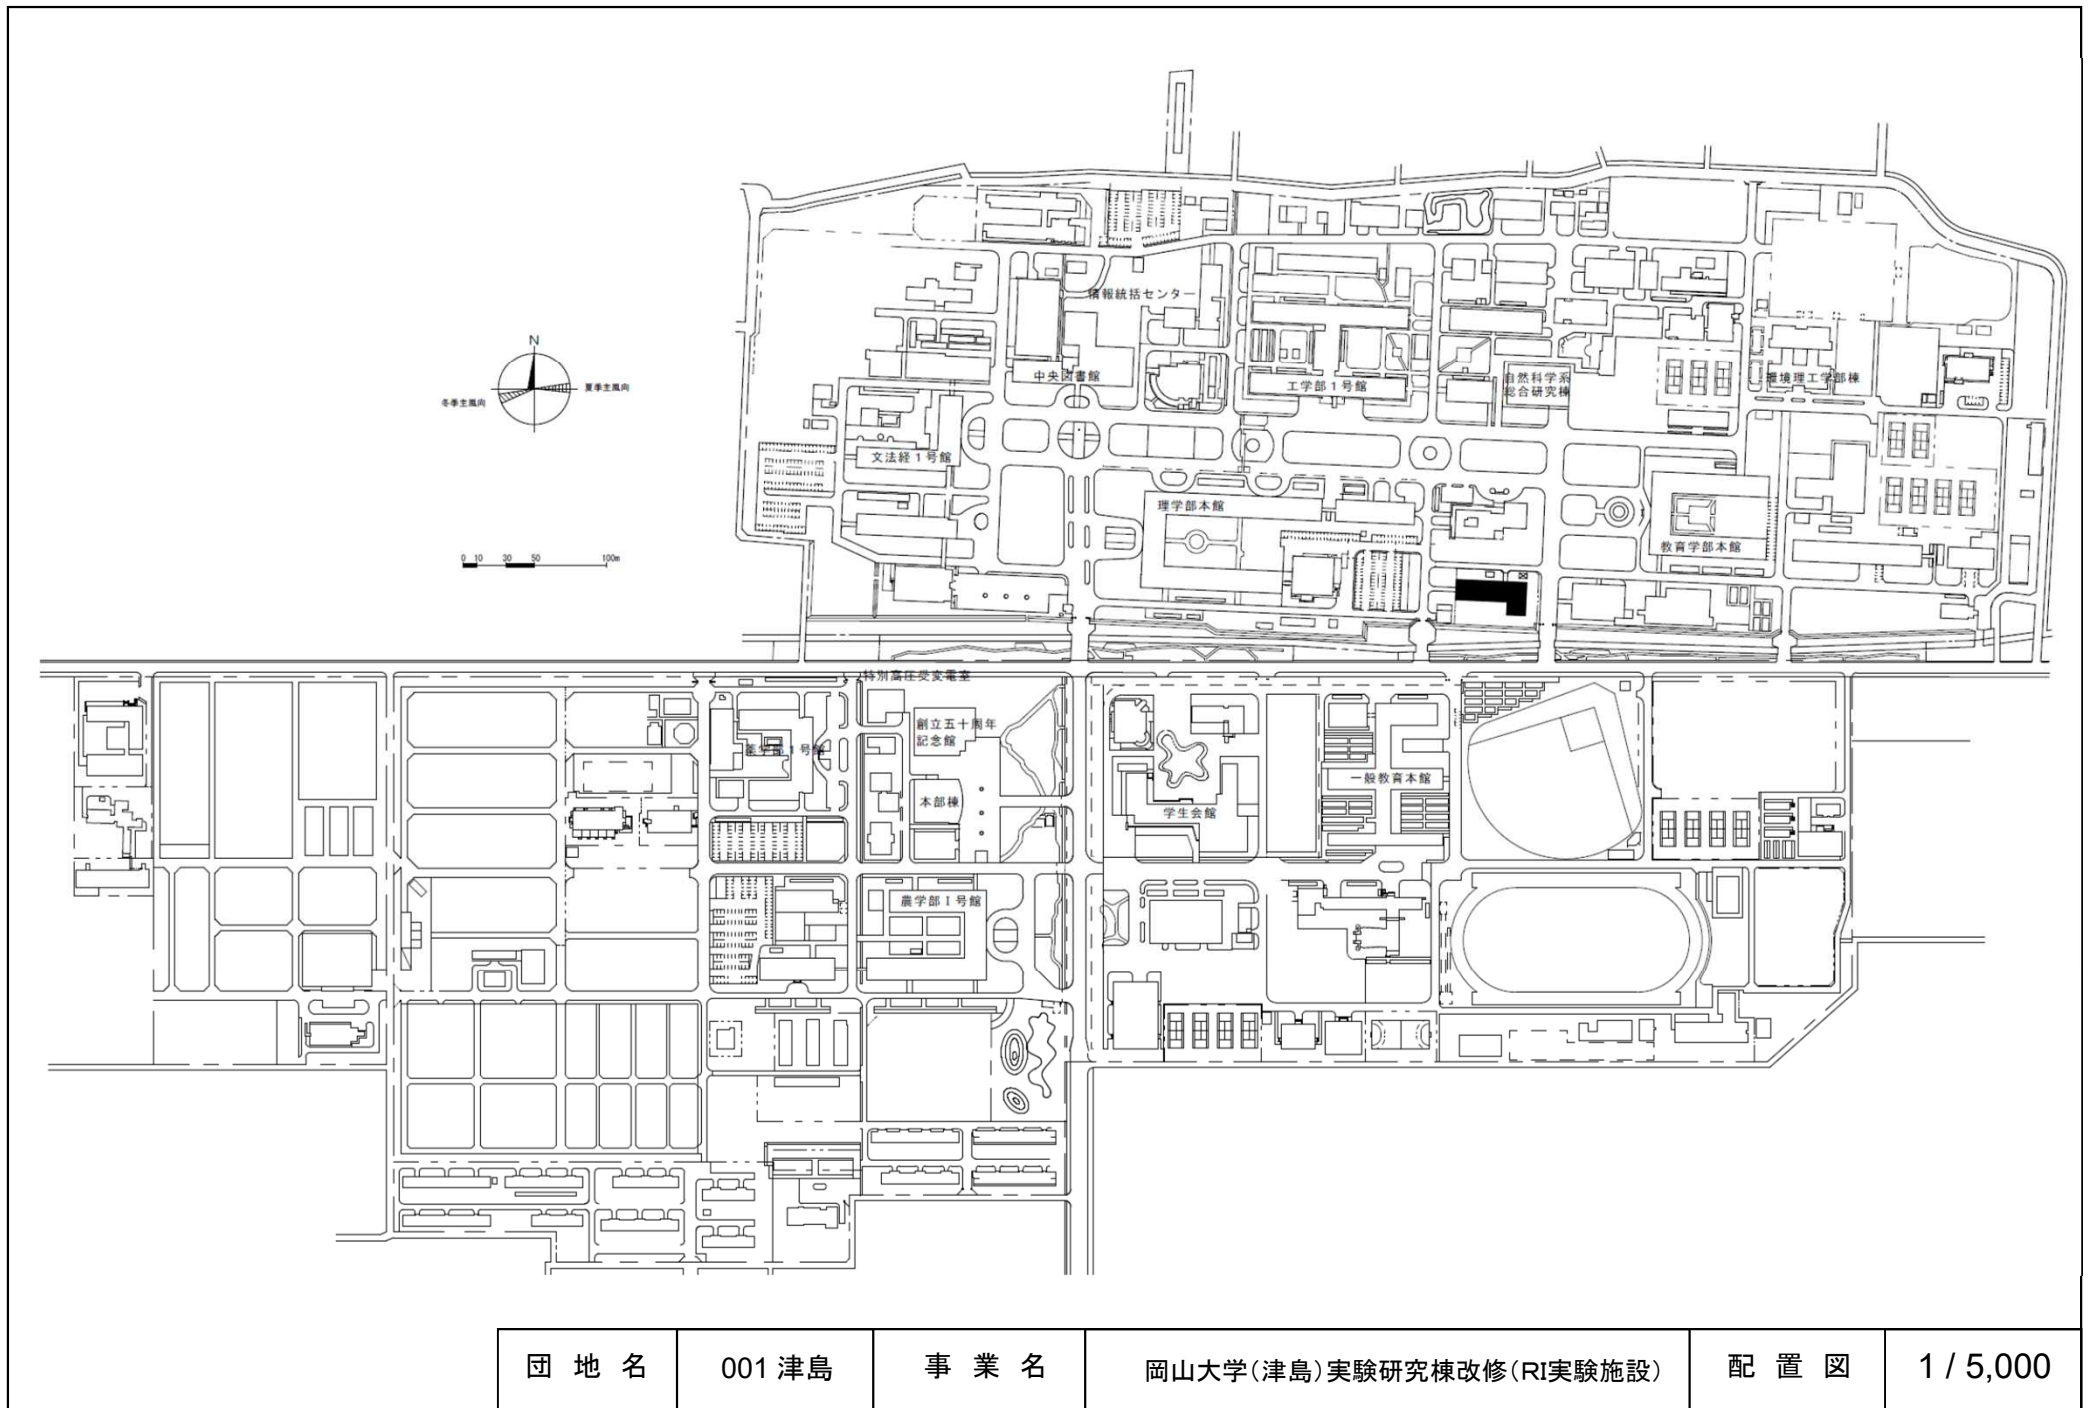


団地名	001 津島	事業名	岡山大学(津島)実験研究棟改修(RI実験施設)	配置図	1/5,000
-----	--------	-----	-------------------------	-----	---------




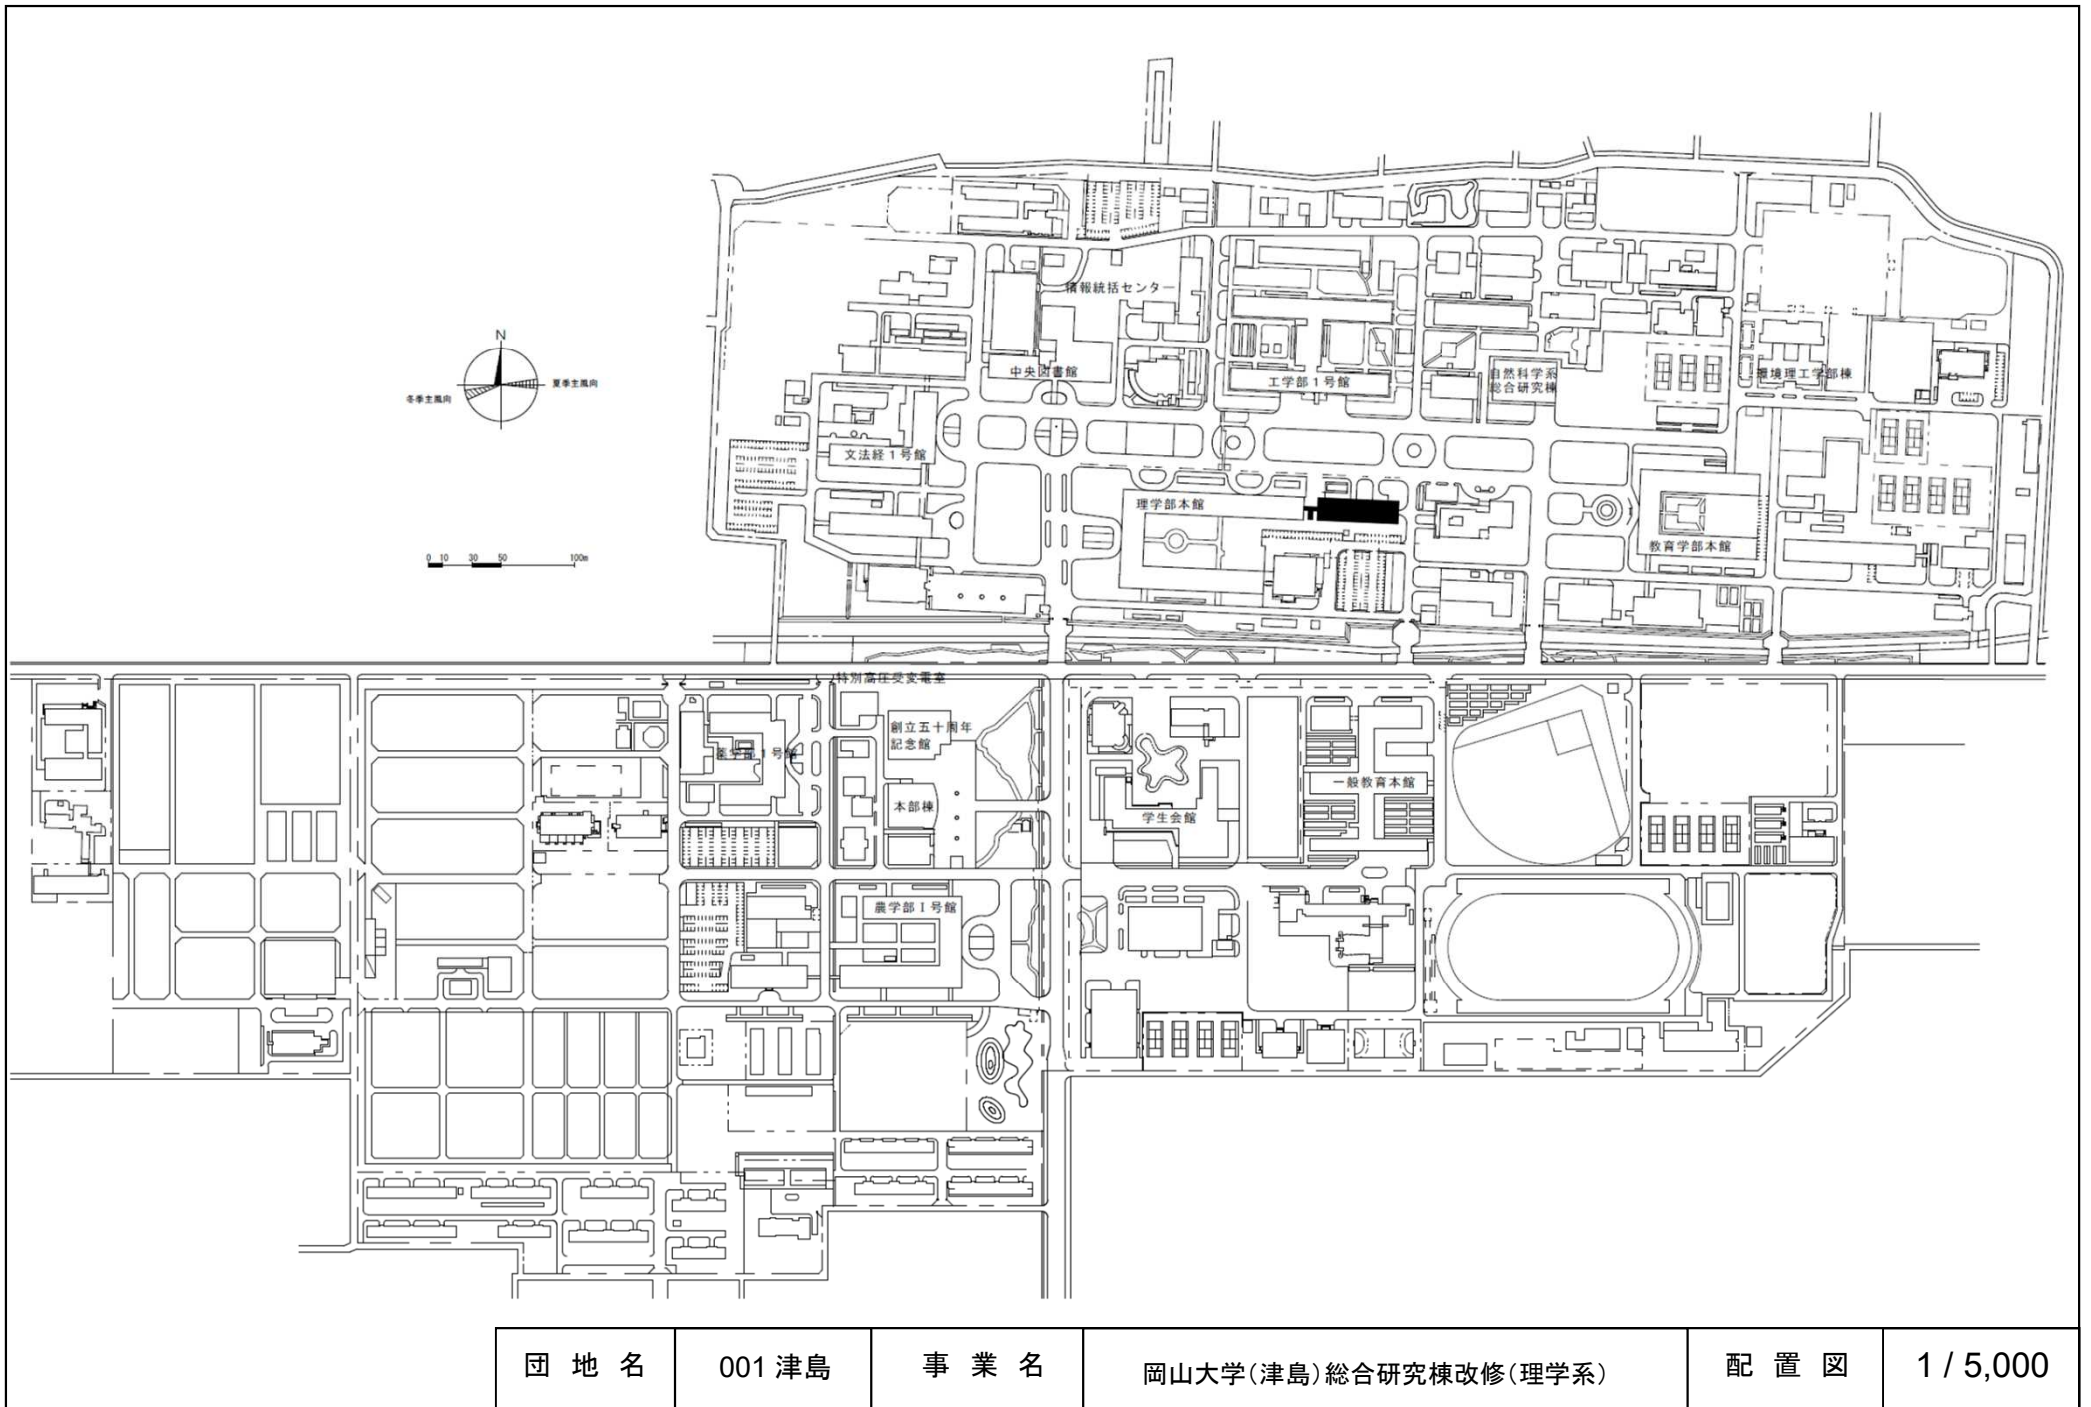


団地名	001 津島	事業名	岡山大学(津島)総合研究棟改修(理学系)	配置図	1/5,000
-----	--------	-----	----------------------	-----	---------

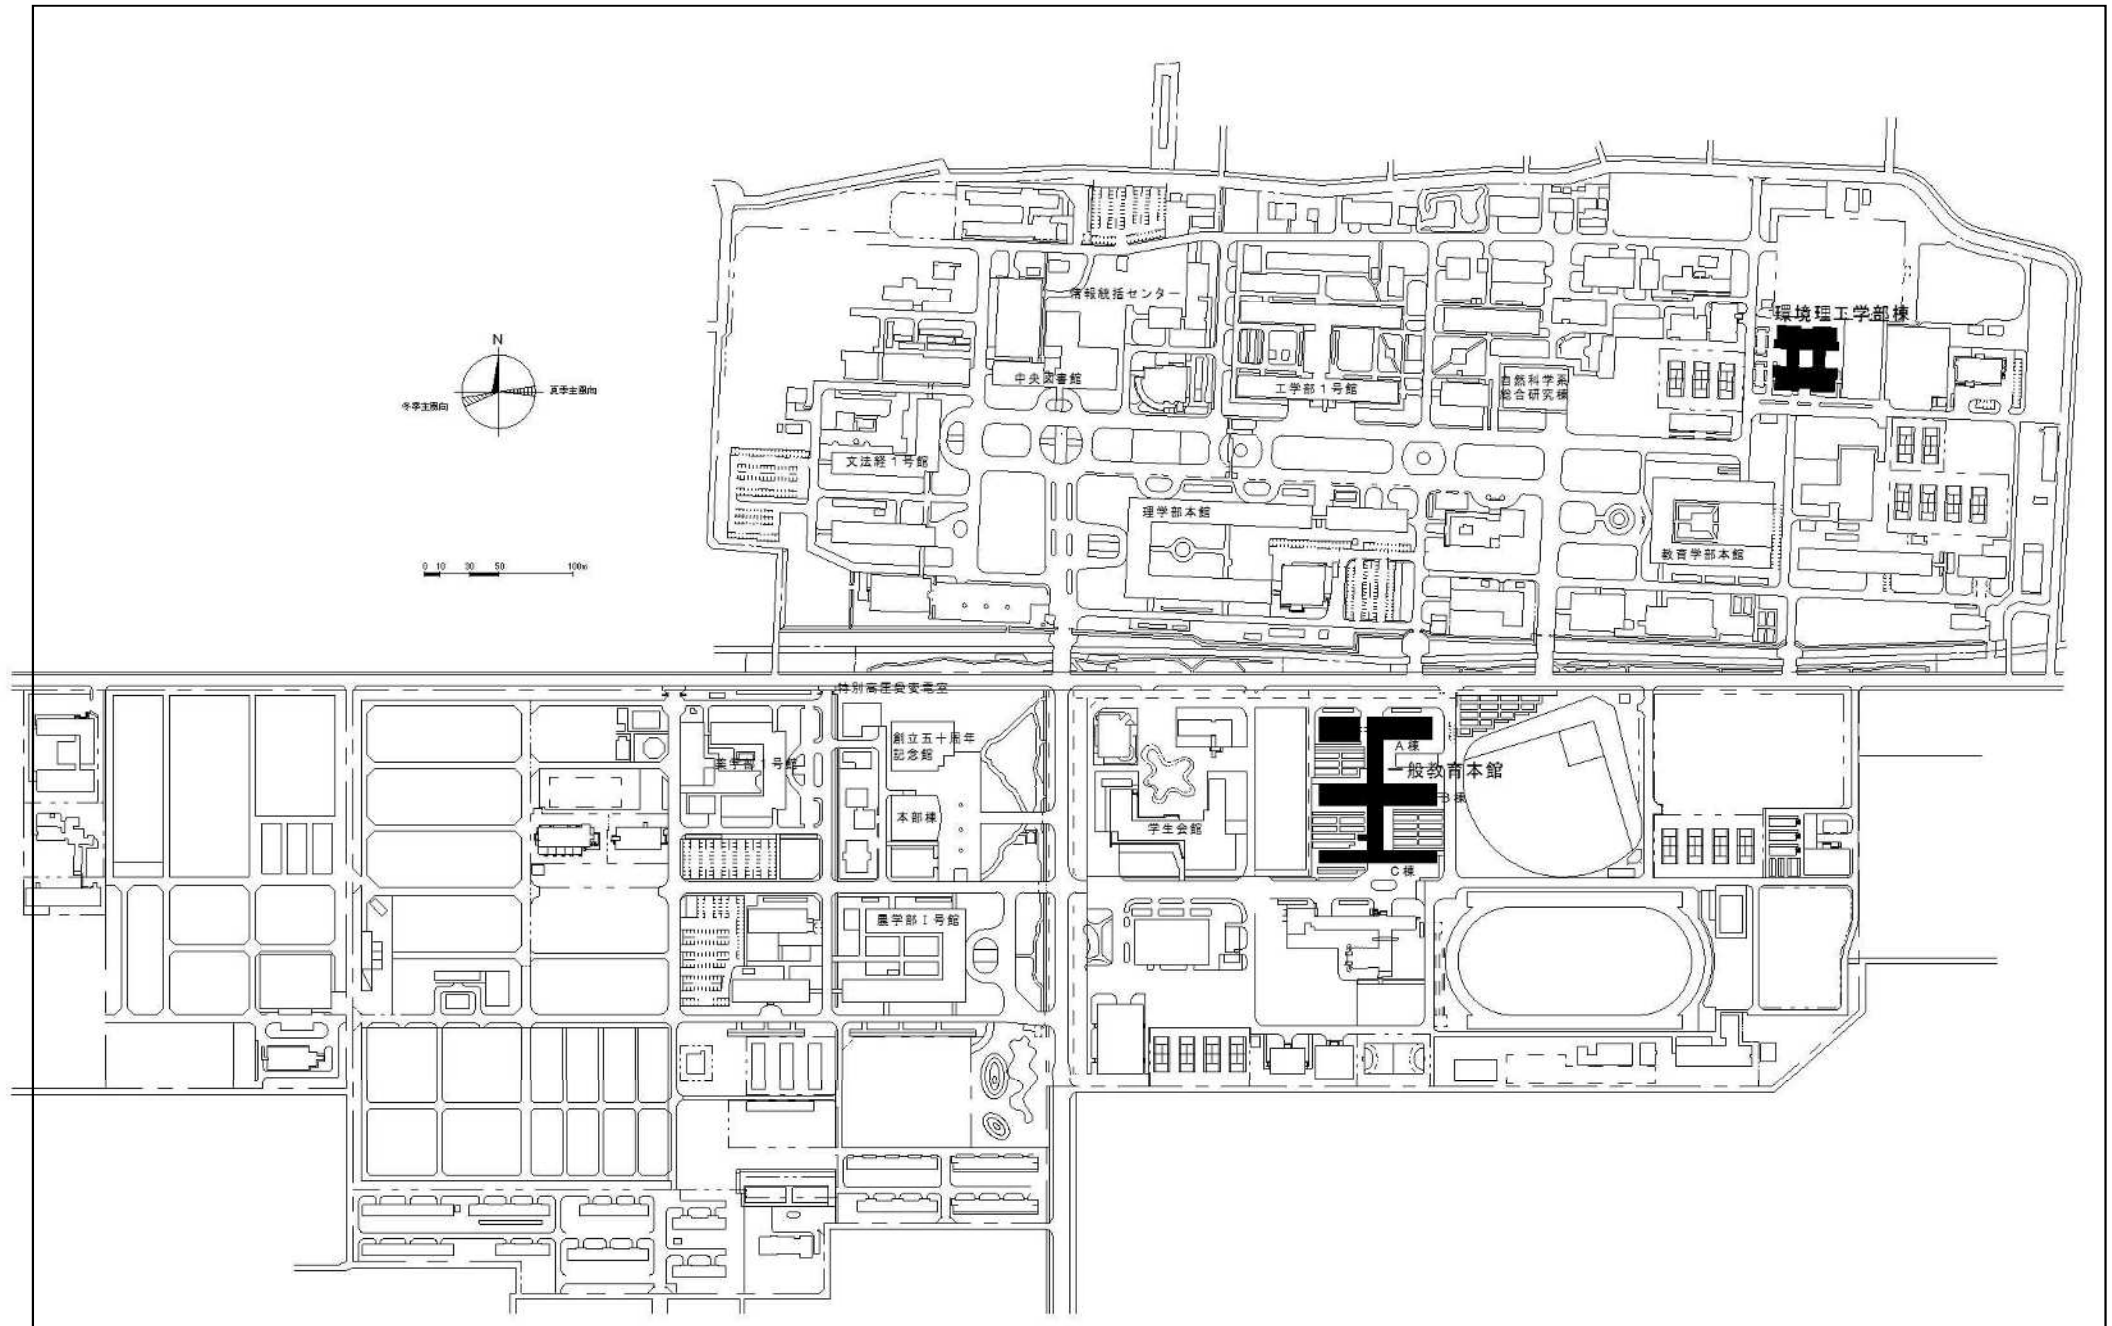



団地名	001津島	事業名	岡山大学(津島)基幹・環境整備(衛生対策等)	配置図	1/5,000
-----	-------	-----	------------------------	-----	---------

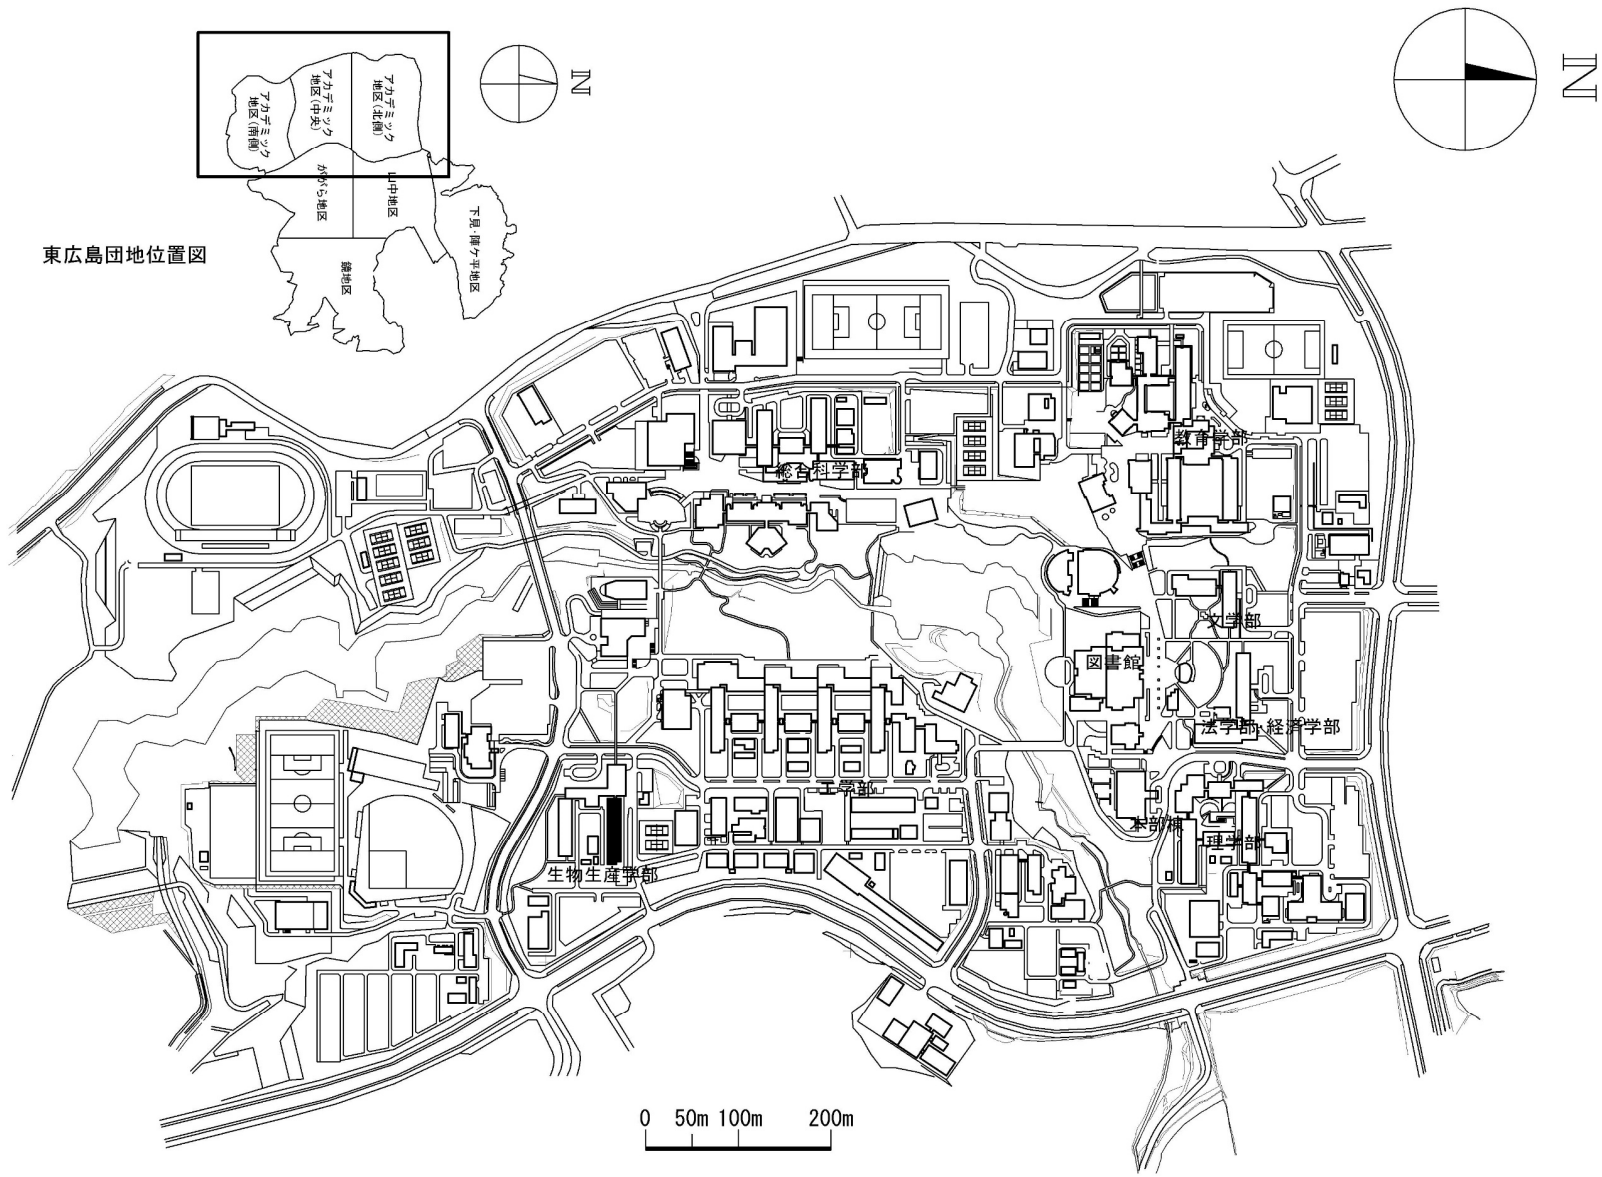


団地名	060 東広島	事業名	広島大学(東広島)研究棟改修(生物学系)	配置図	1/8000
-----	---------	-----	----------------------	-----	--------

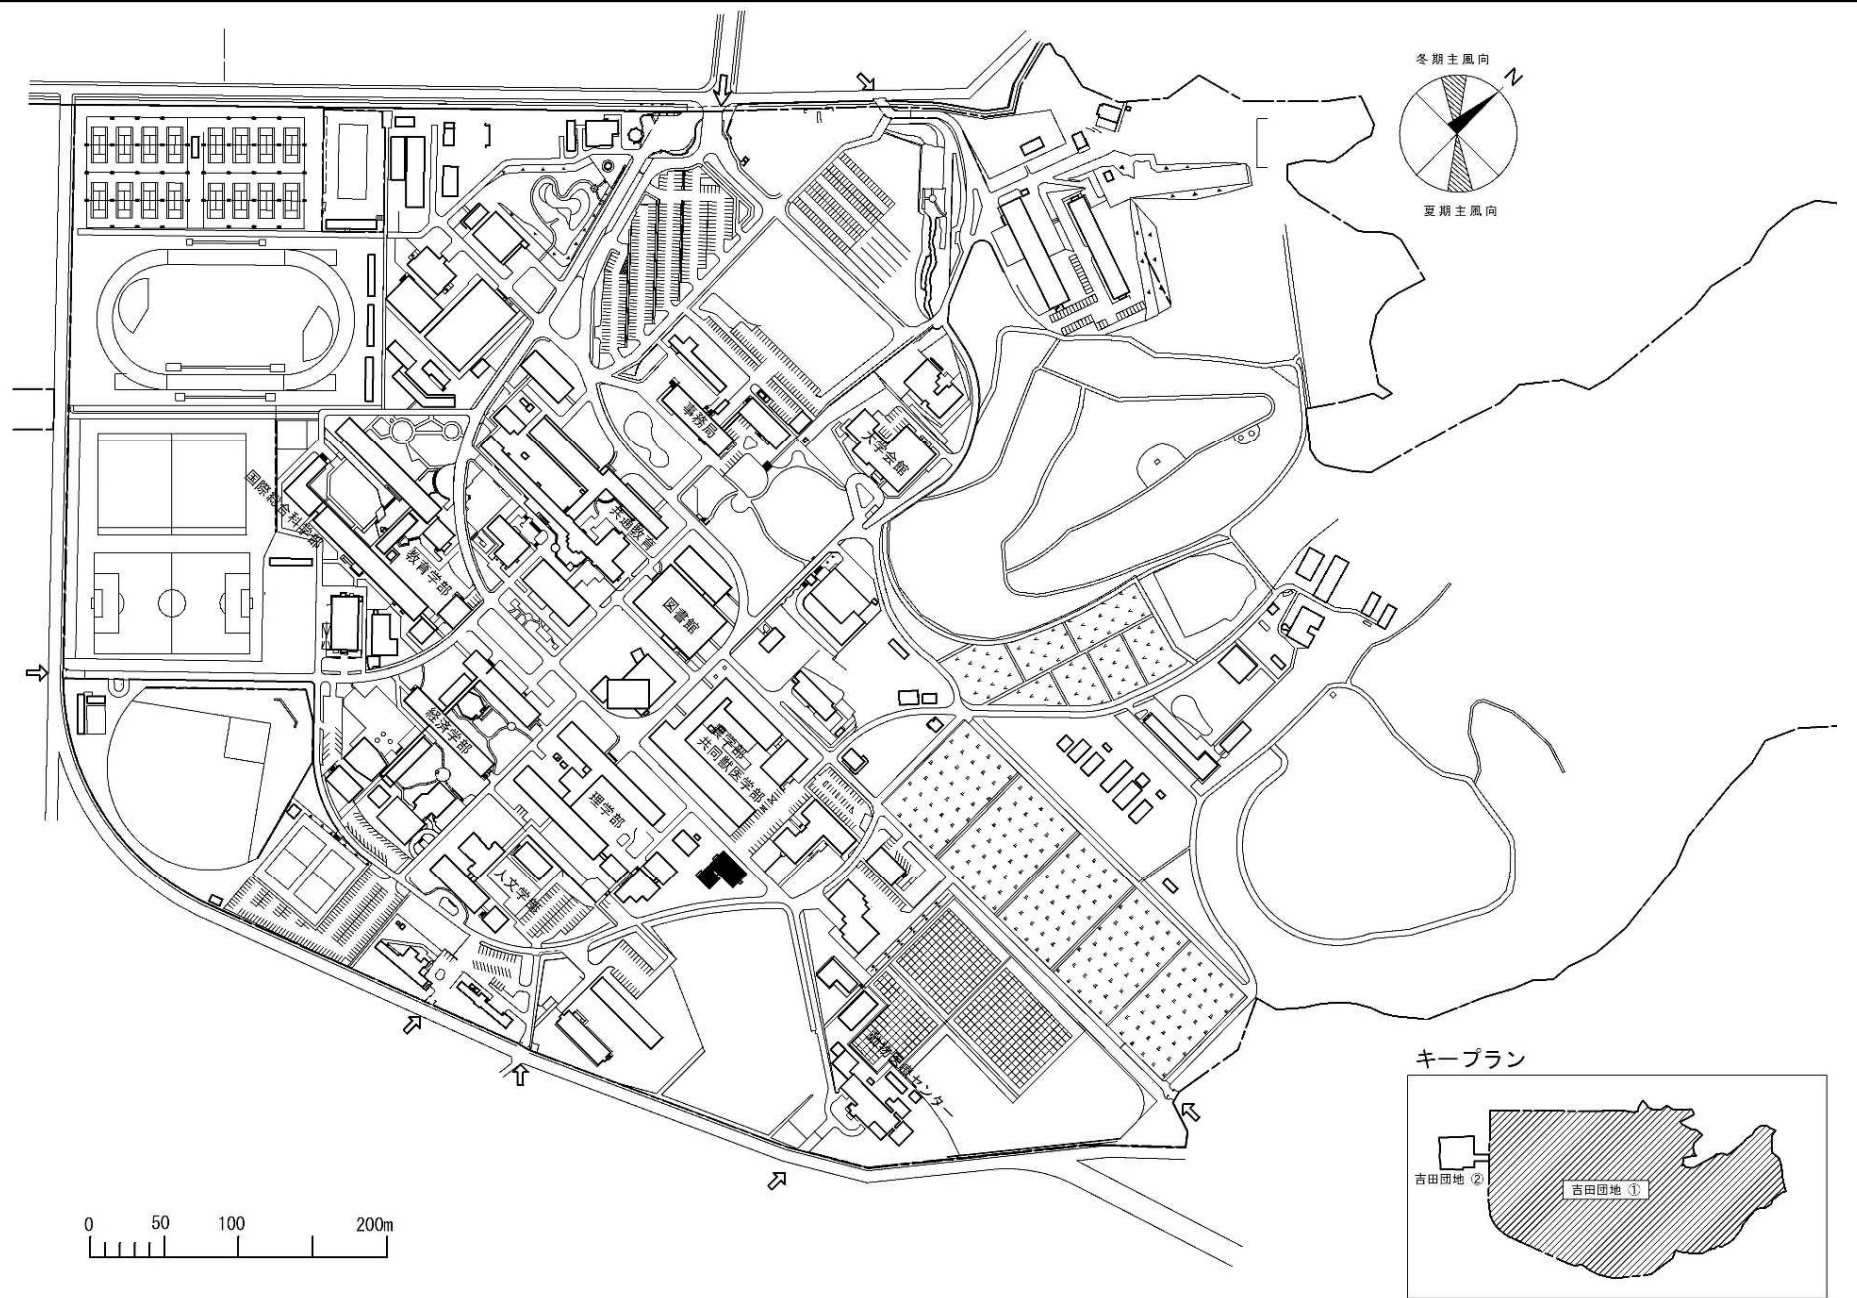


団地名	017吉田	事業名	山口大学(吉田)動物実験施設改修	配置図	1/5000
-----	-------	-----	------------------	-----	--------

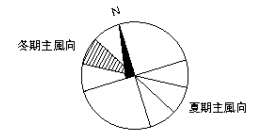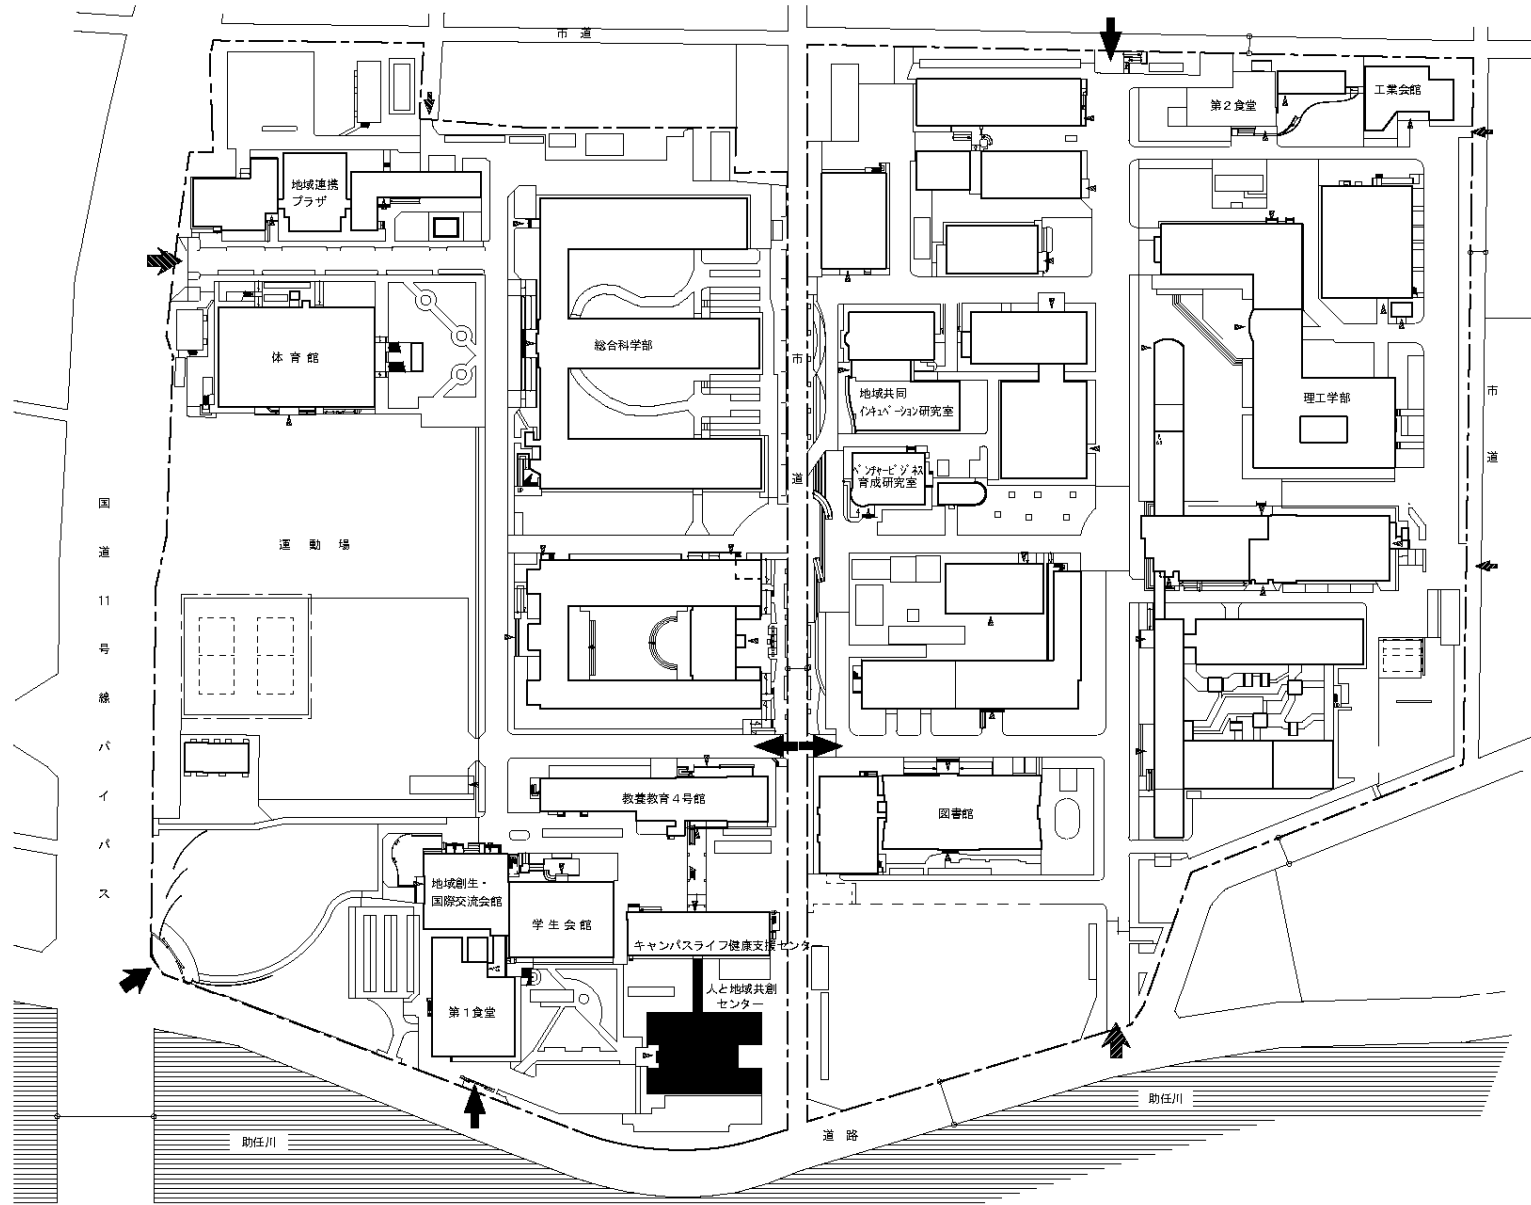

団地名	005南常三島	事業名	徳島大学(南常三島)研究棟改修(教育系)	配置図	1/2300
-----	---------	-----	----------------------	-----	--------

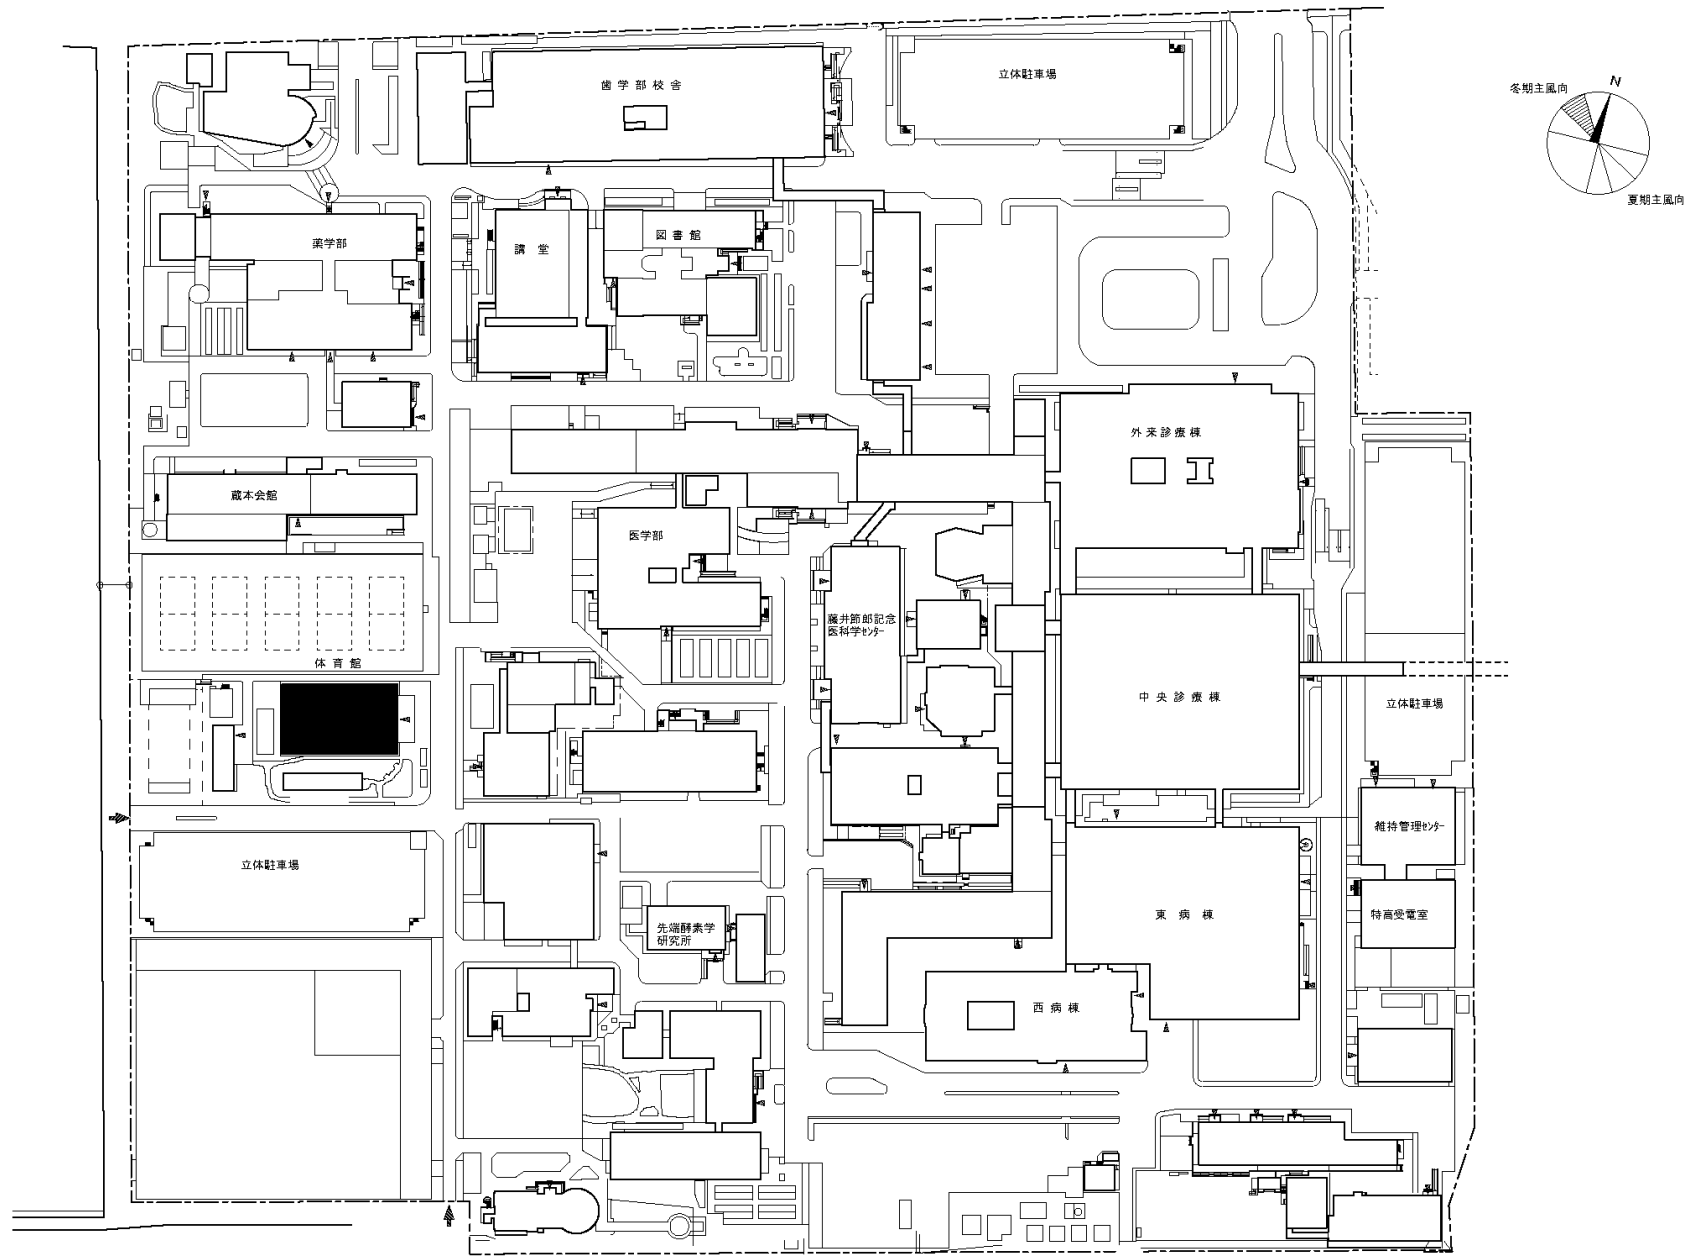

団地名	013 蔵本	事業名	徳島大学(蔵本)屋内運動場改修	配置図	1/2300
-----	--------	-----	-----------------	-----	--------

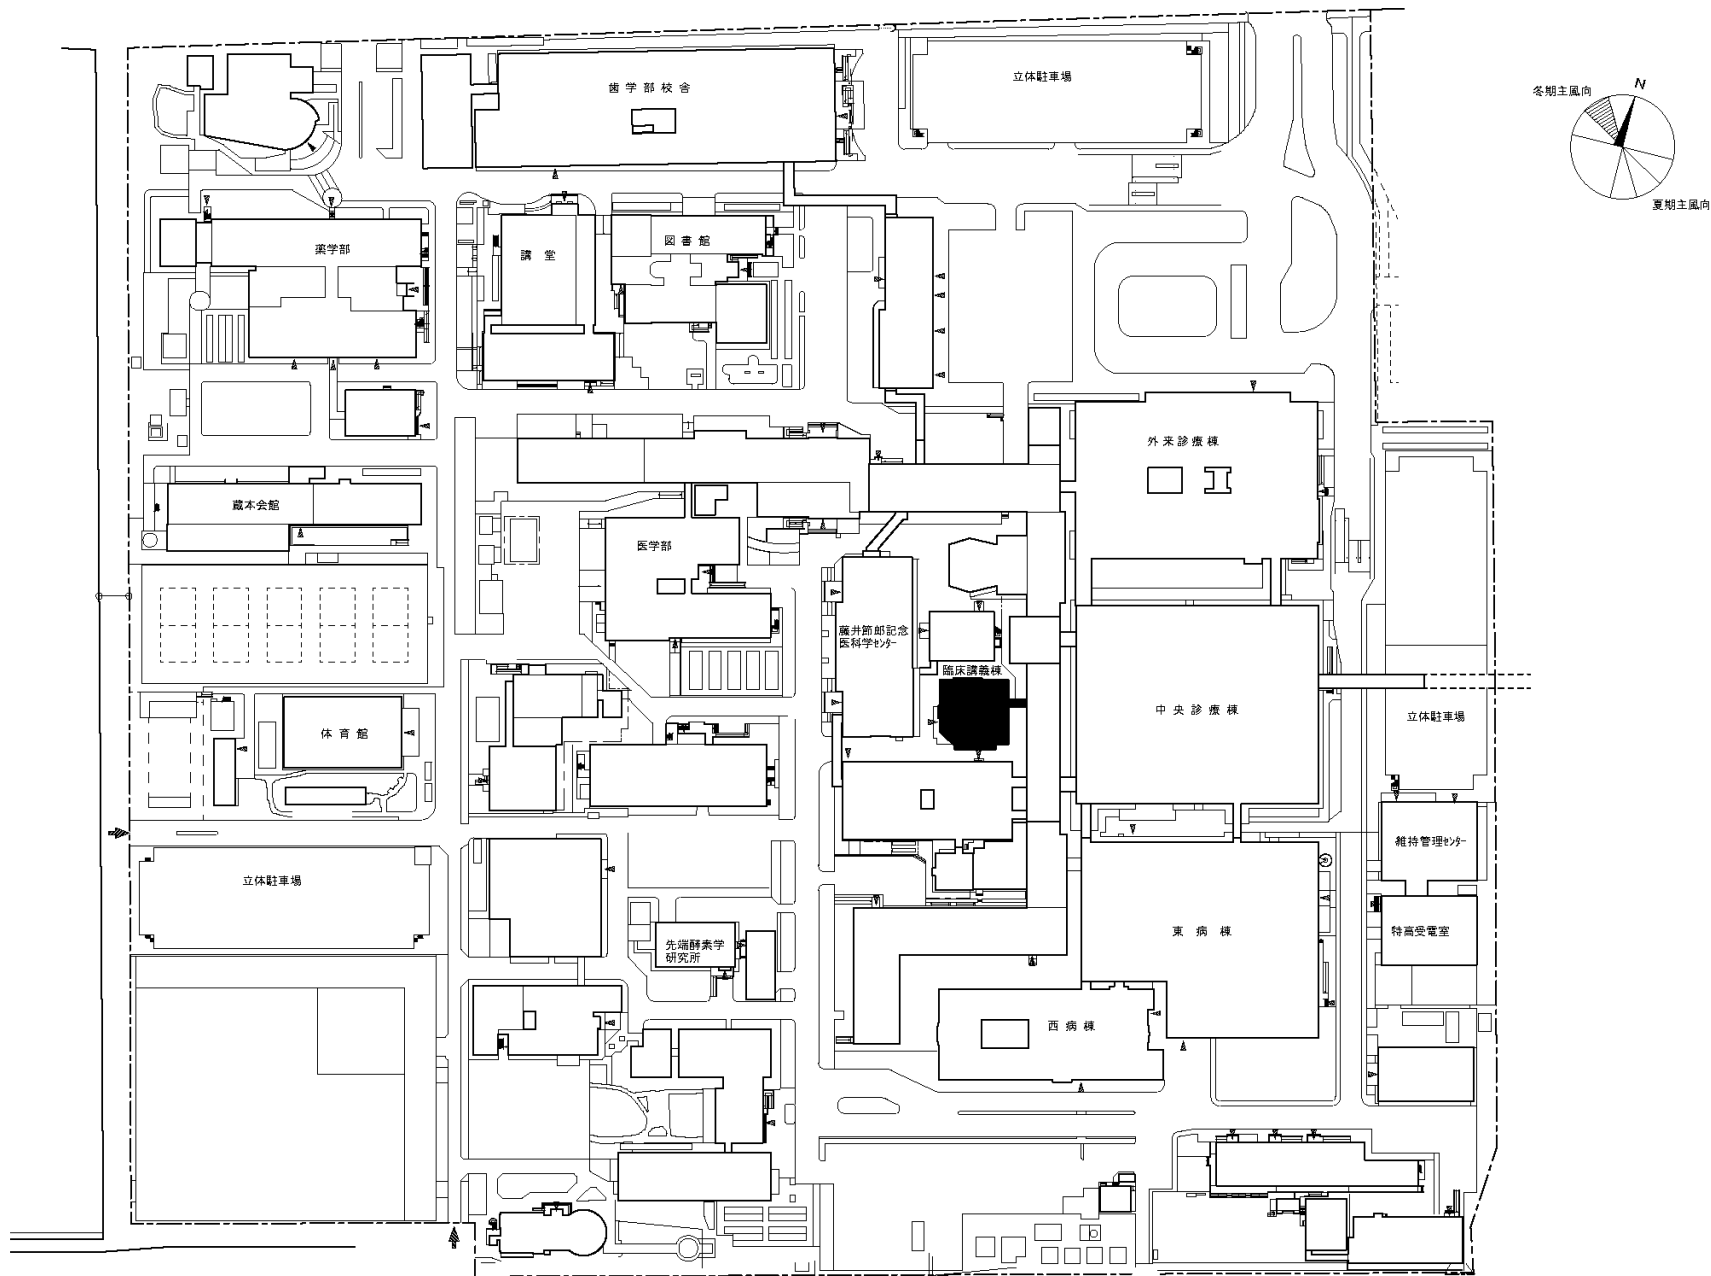

団地名


013 蔵本

事業名

徳島大学(蔵本)臨床講義棟改修



配置図

1/2300

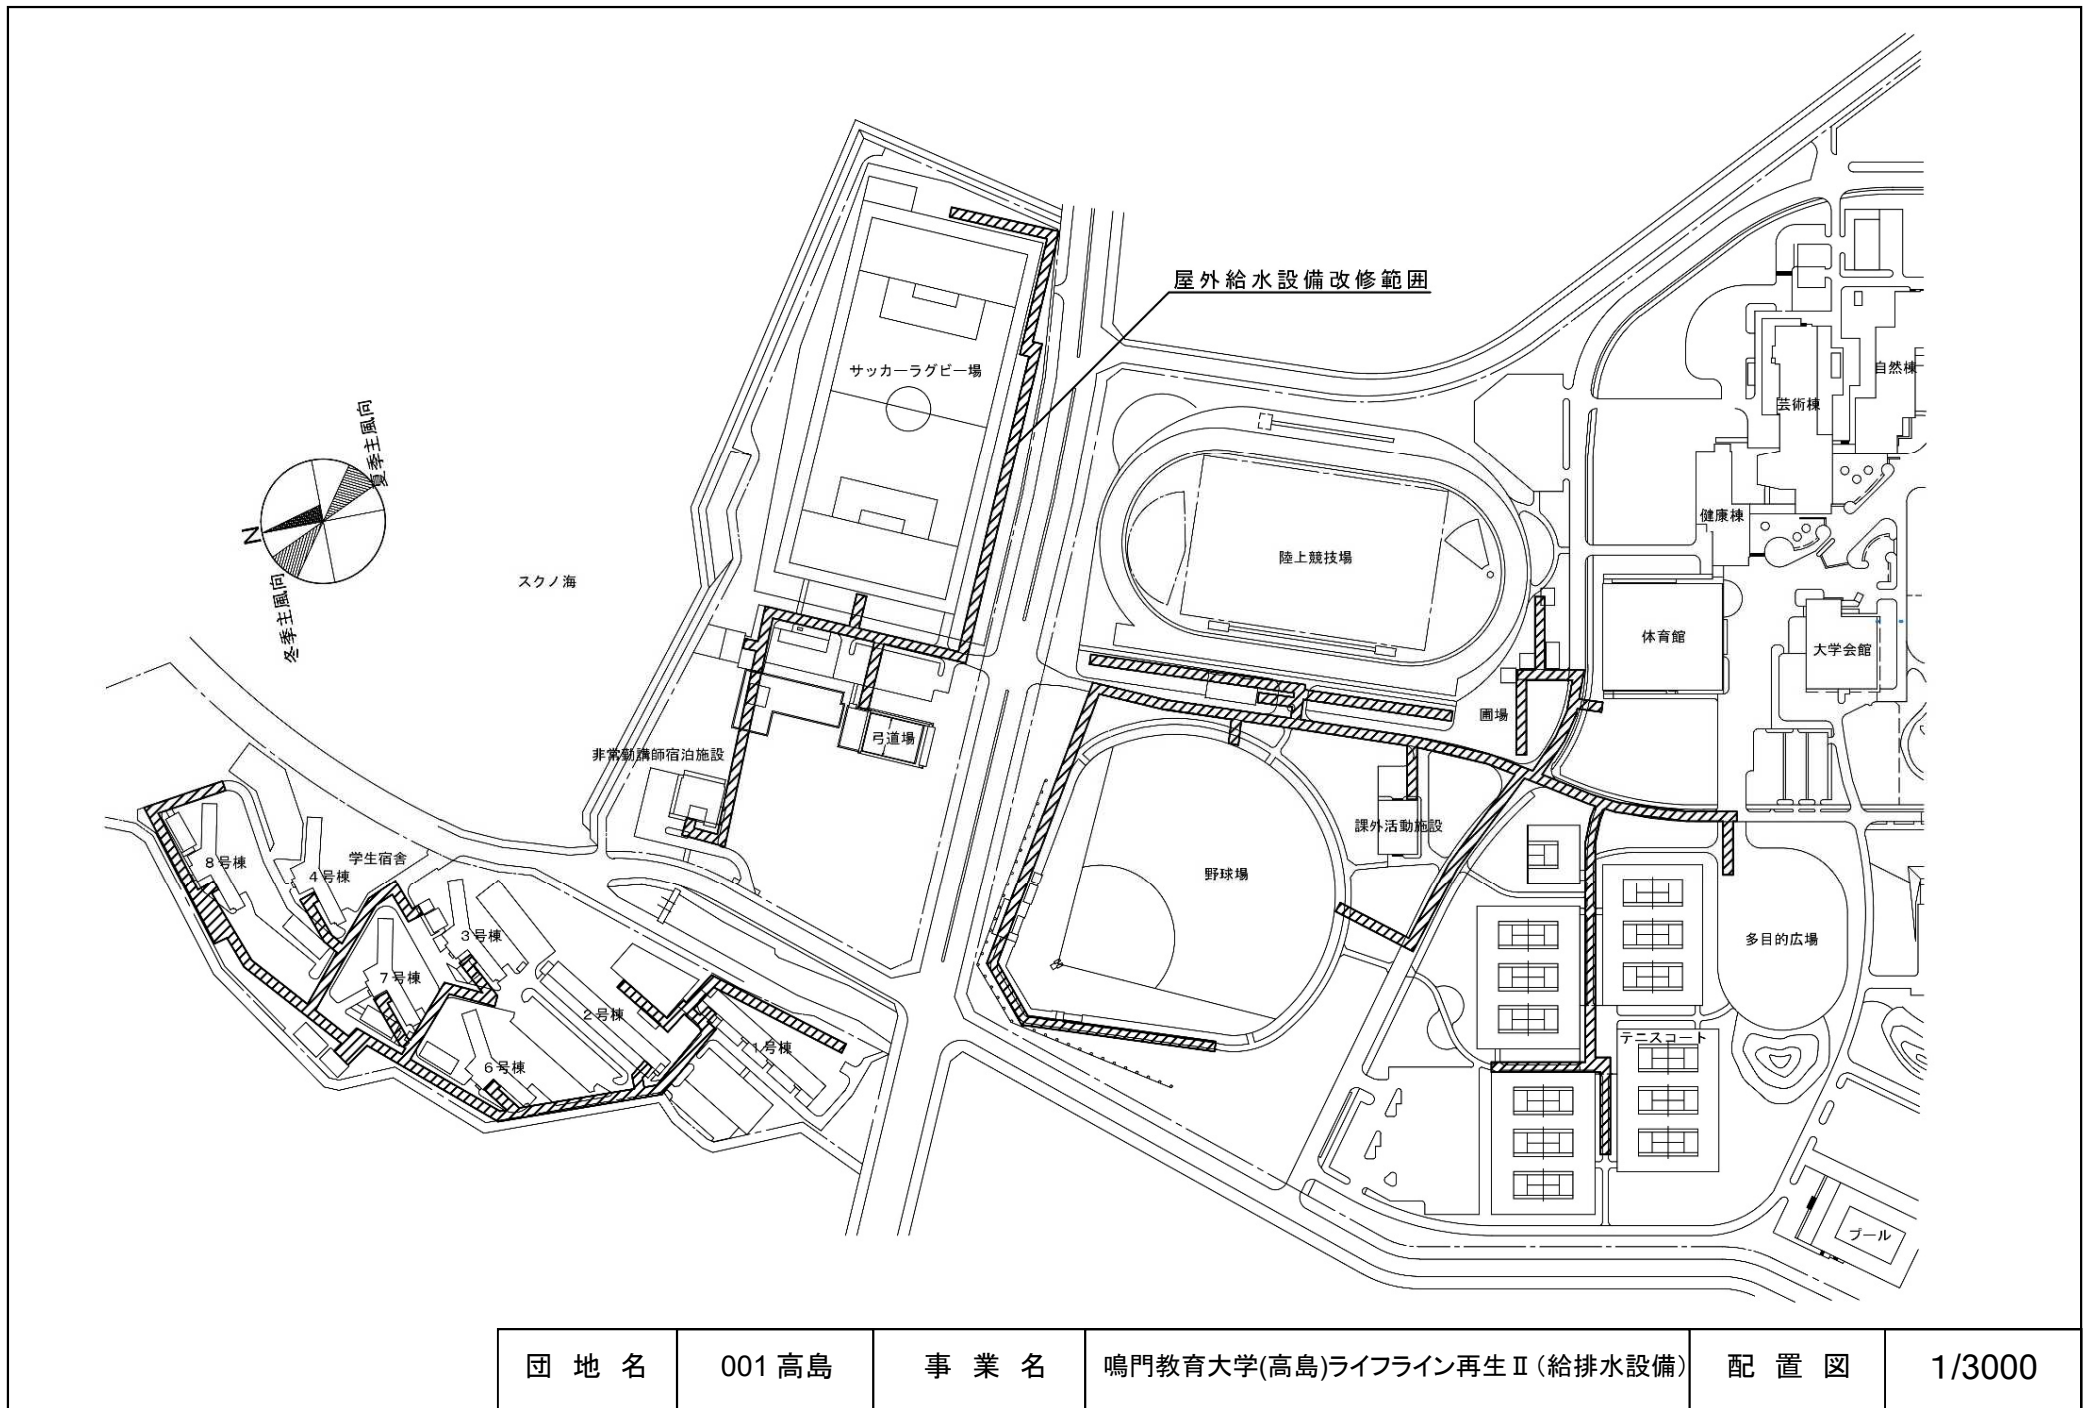


団地名	001 高島	事業名	鳴門教育大学(高島)ライフライン再生Ⅱ(給排水設備)	配置図	1/3000
-----	--------	-----	----------------------------	-----	--------



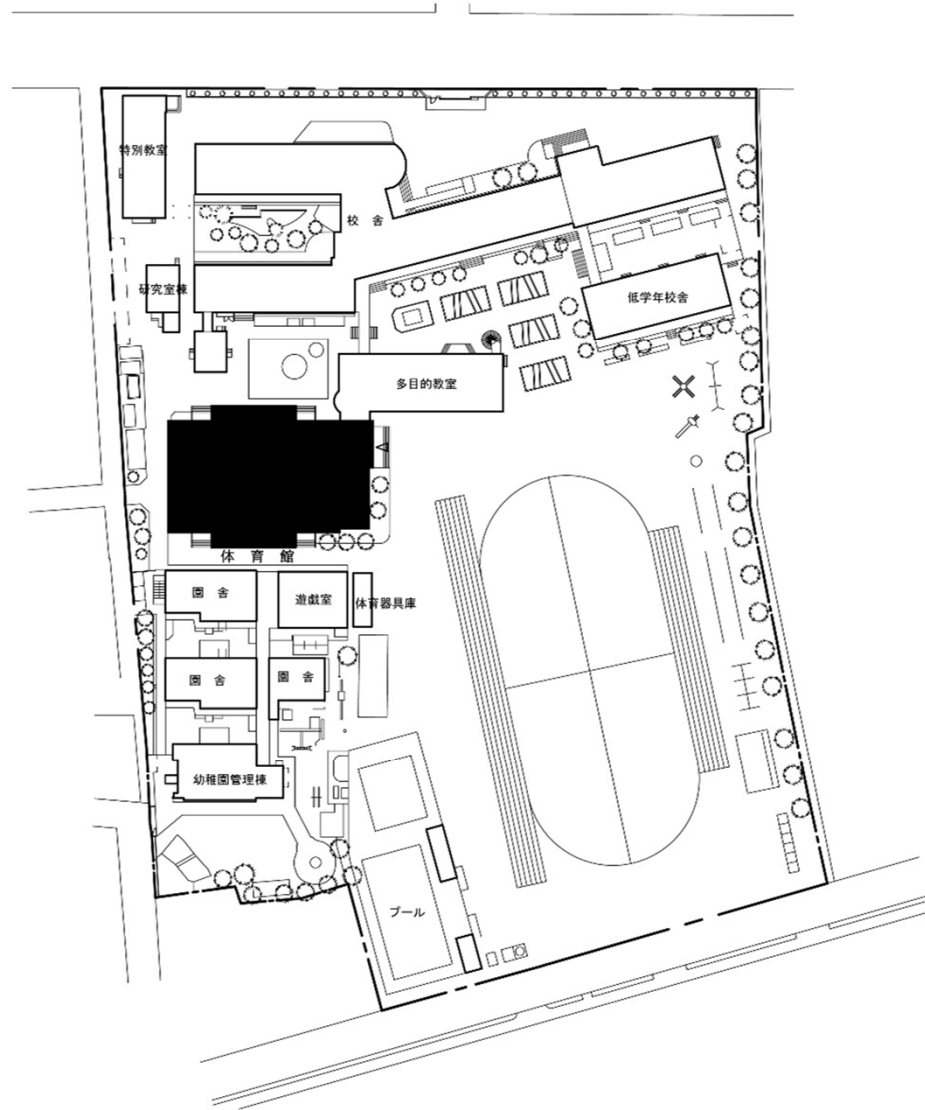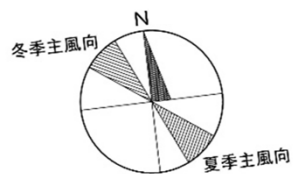


団地名	004 南前川	事業名	鳴門教育大学(南前川(附小))屋内運動場改修	配置図	1/1,500
-----	---------	-----	------------------------	-----	---------

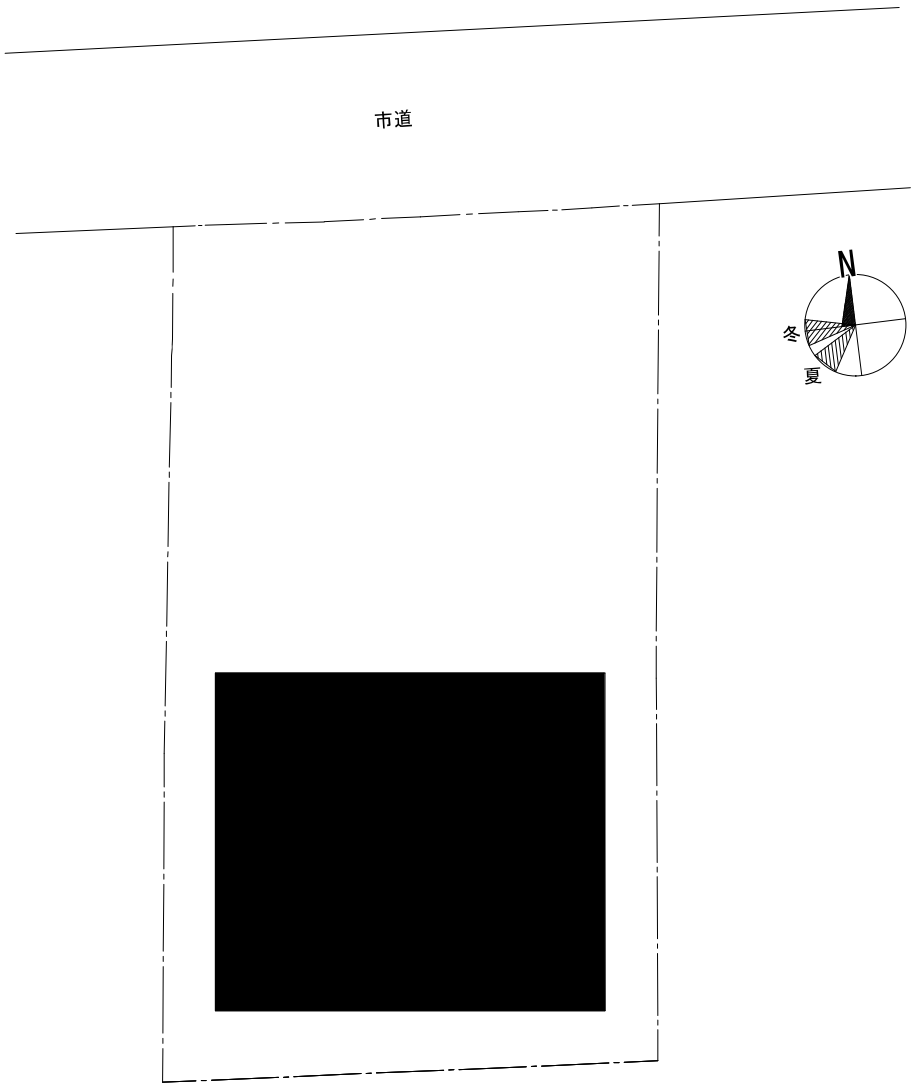



0 5 10 15 20 25m

団地名	006 番町宿舎	事業名	香川大学(番町)共創環境形成拠点施設	配置図	1/300
-----	----------	-----	--------------------	-----	-------

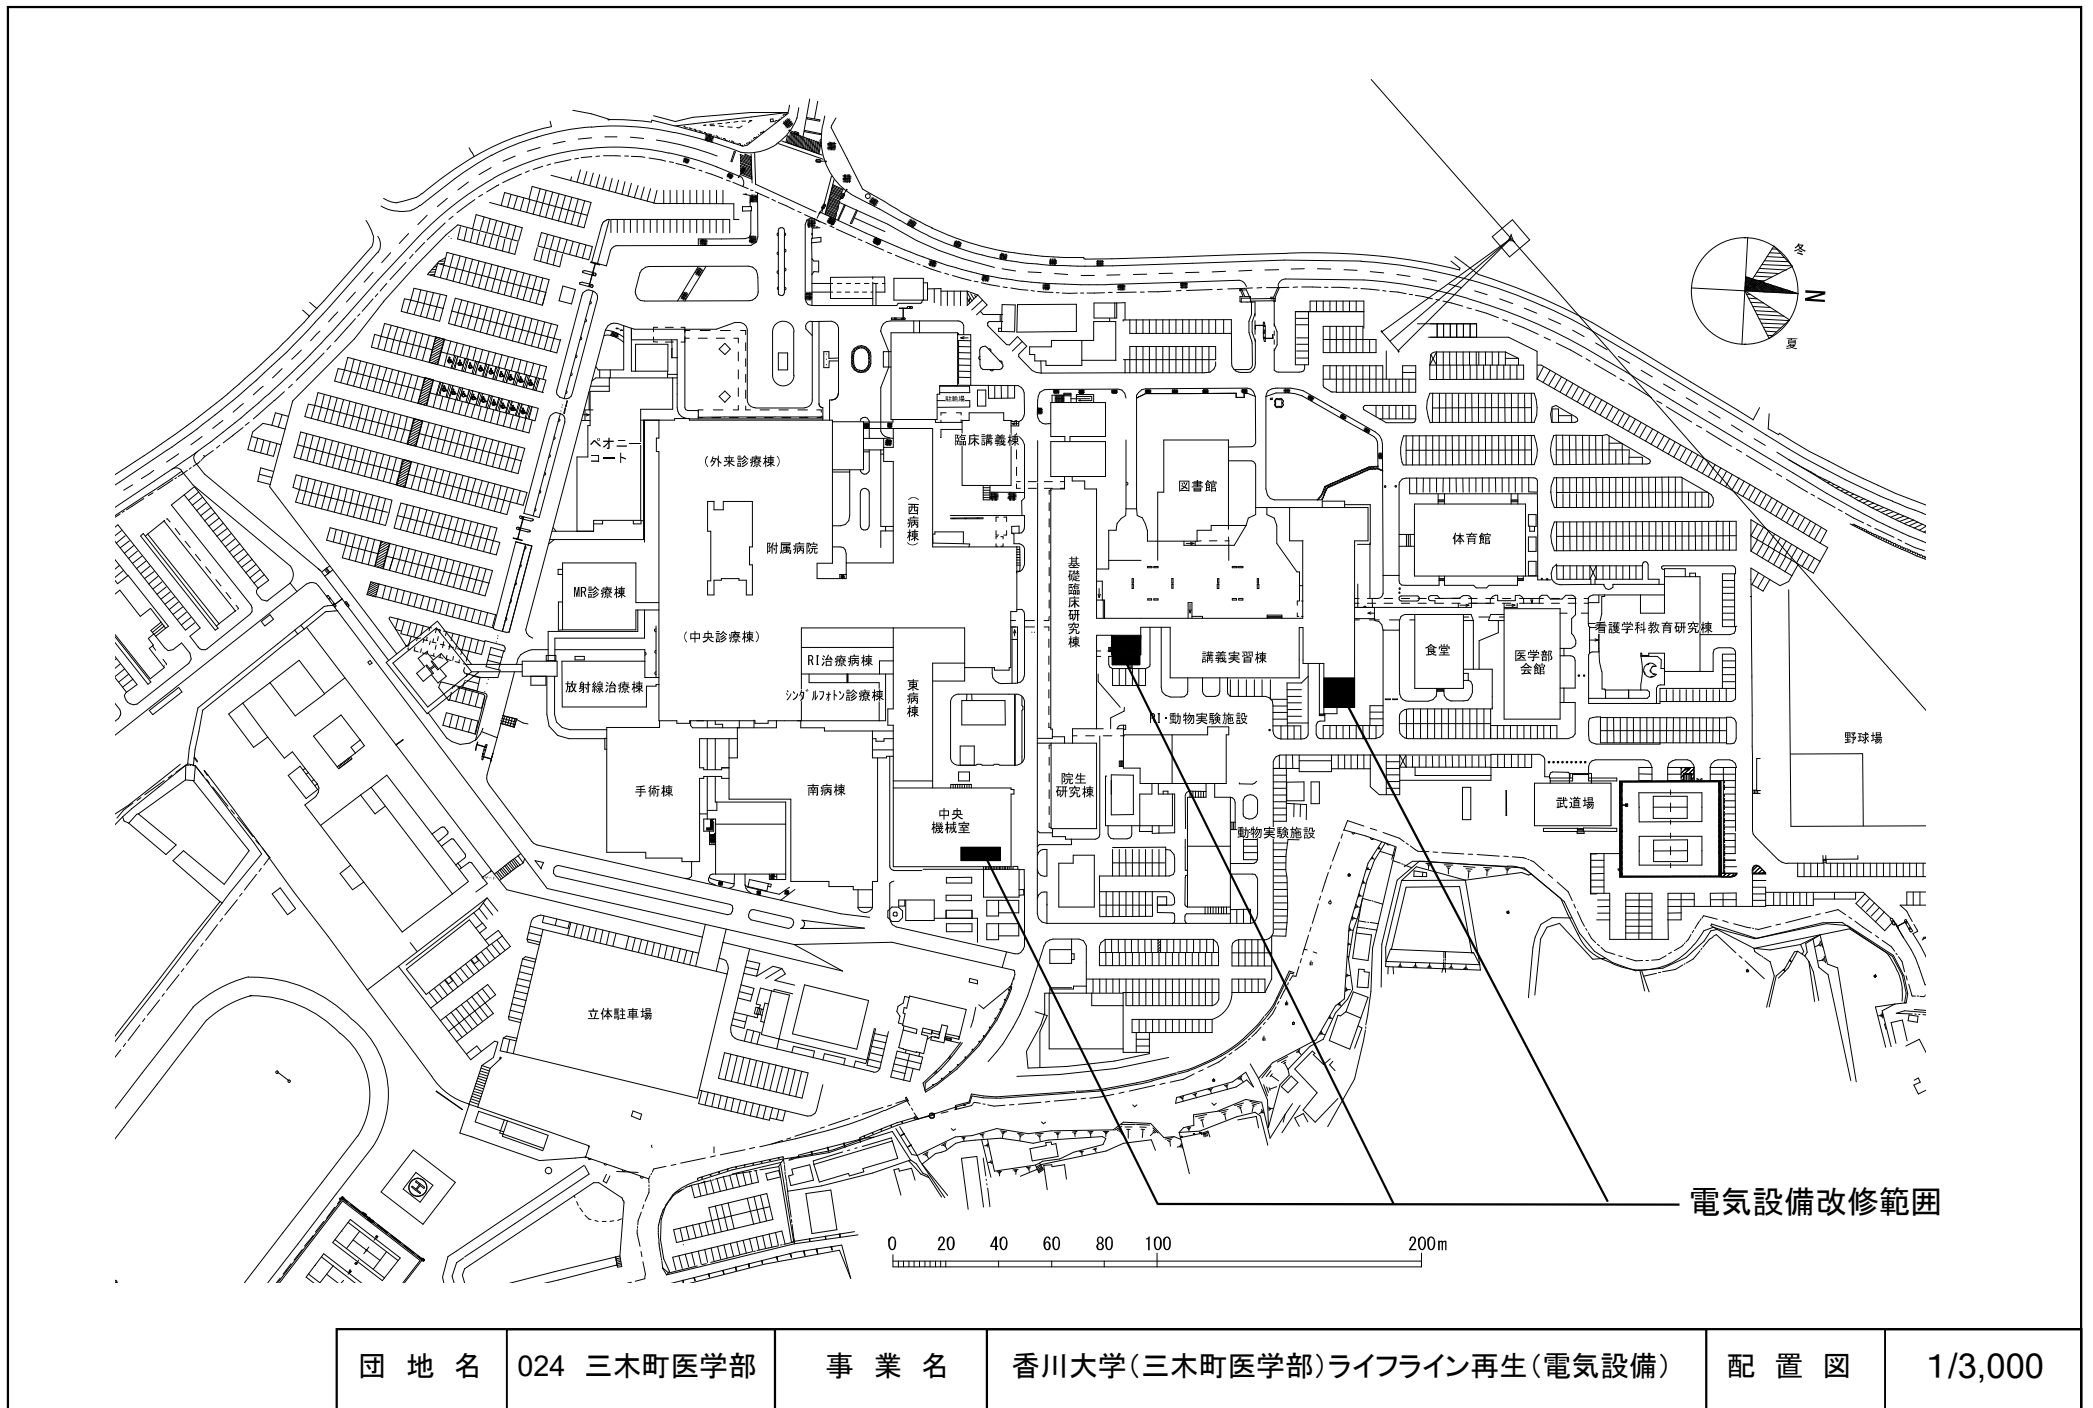


団地名	024 三木町医学部	事業名	香川大学(三木町医学部)ライフライン再生(電気設備)	配置図	1/3,000
-----	------------	-----	----------------------------	-----	---------

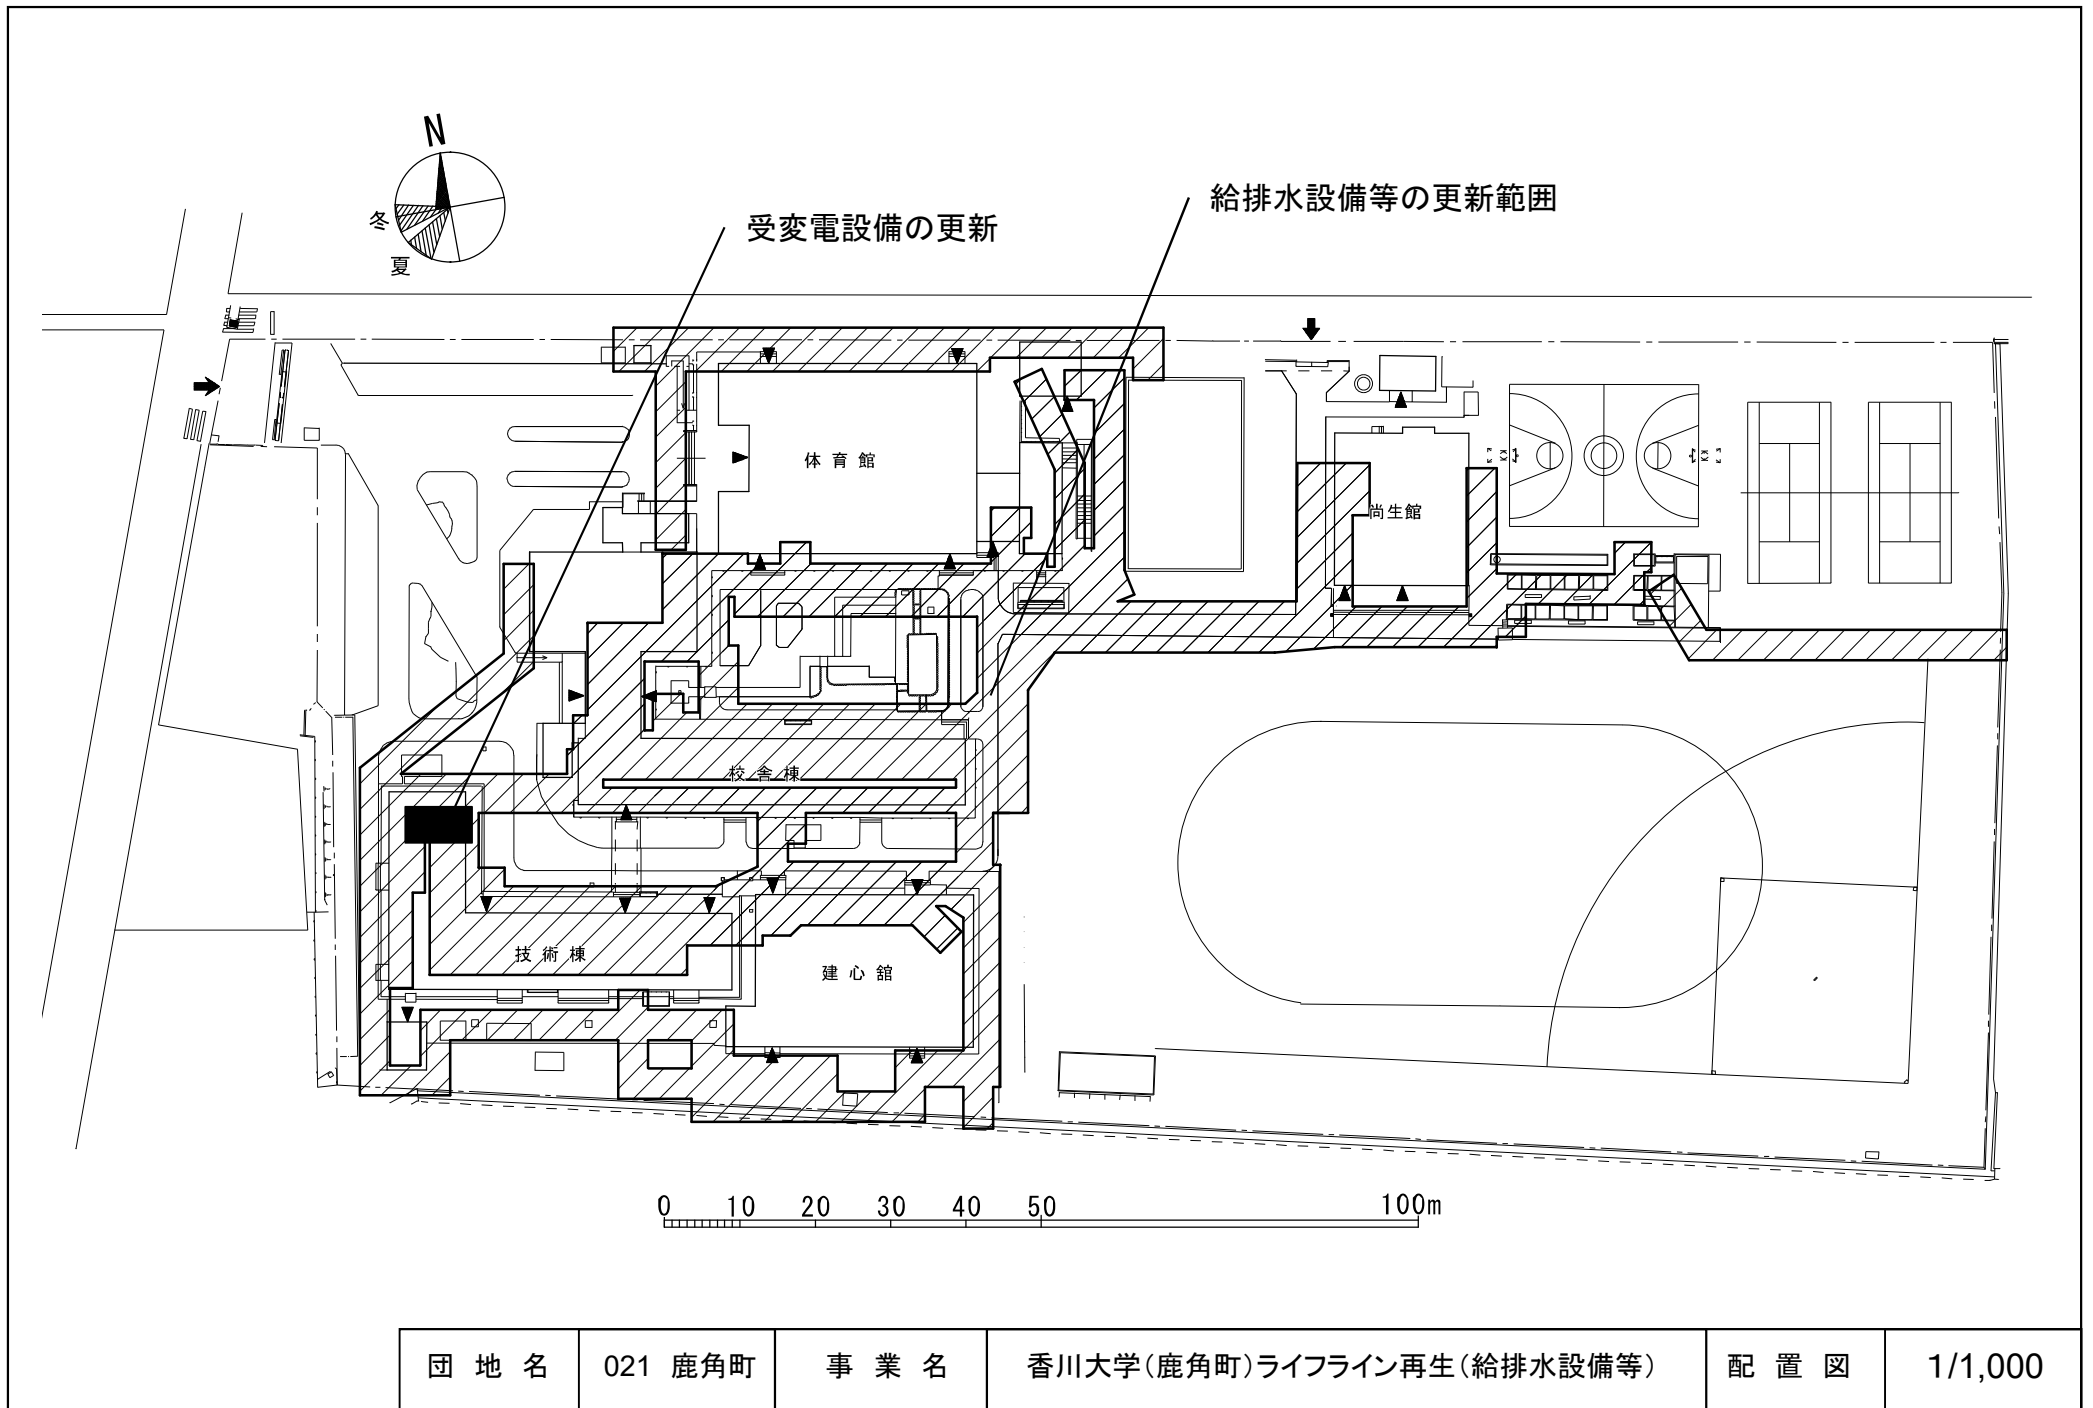


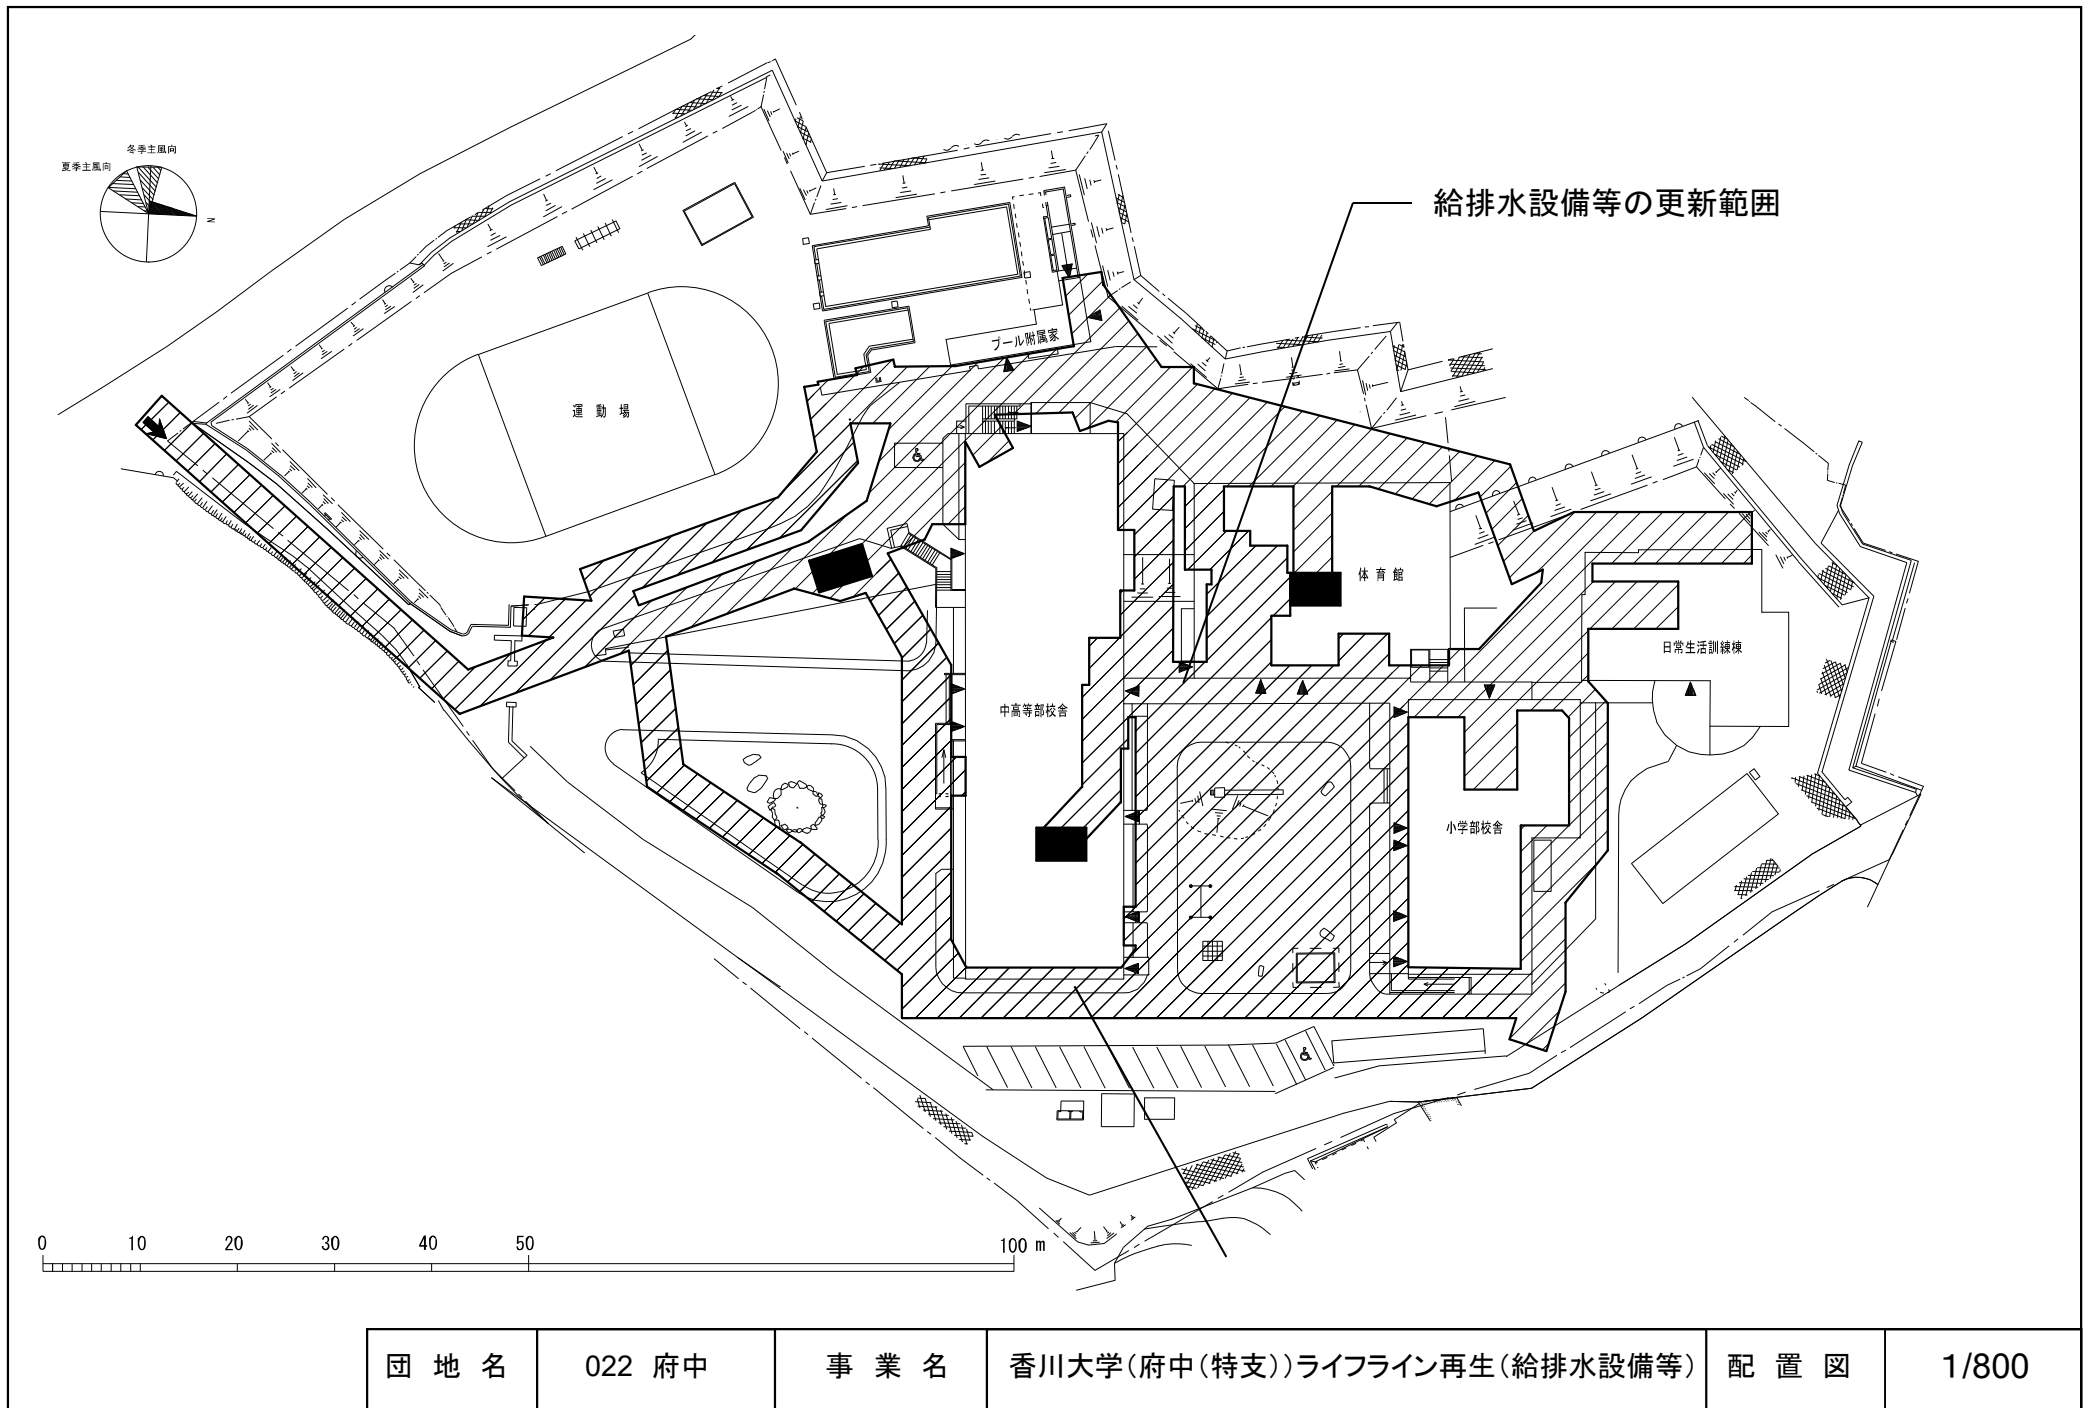


団地名	022 府中	事業名	香川大学(府中(特支))ライフライン再生(給排水設備等)	配置図	1/800
-----	--------	-----	------------------------------	-----	-------

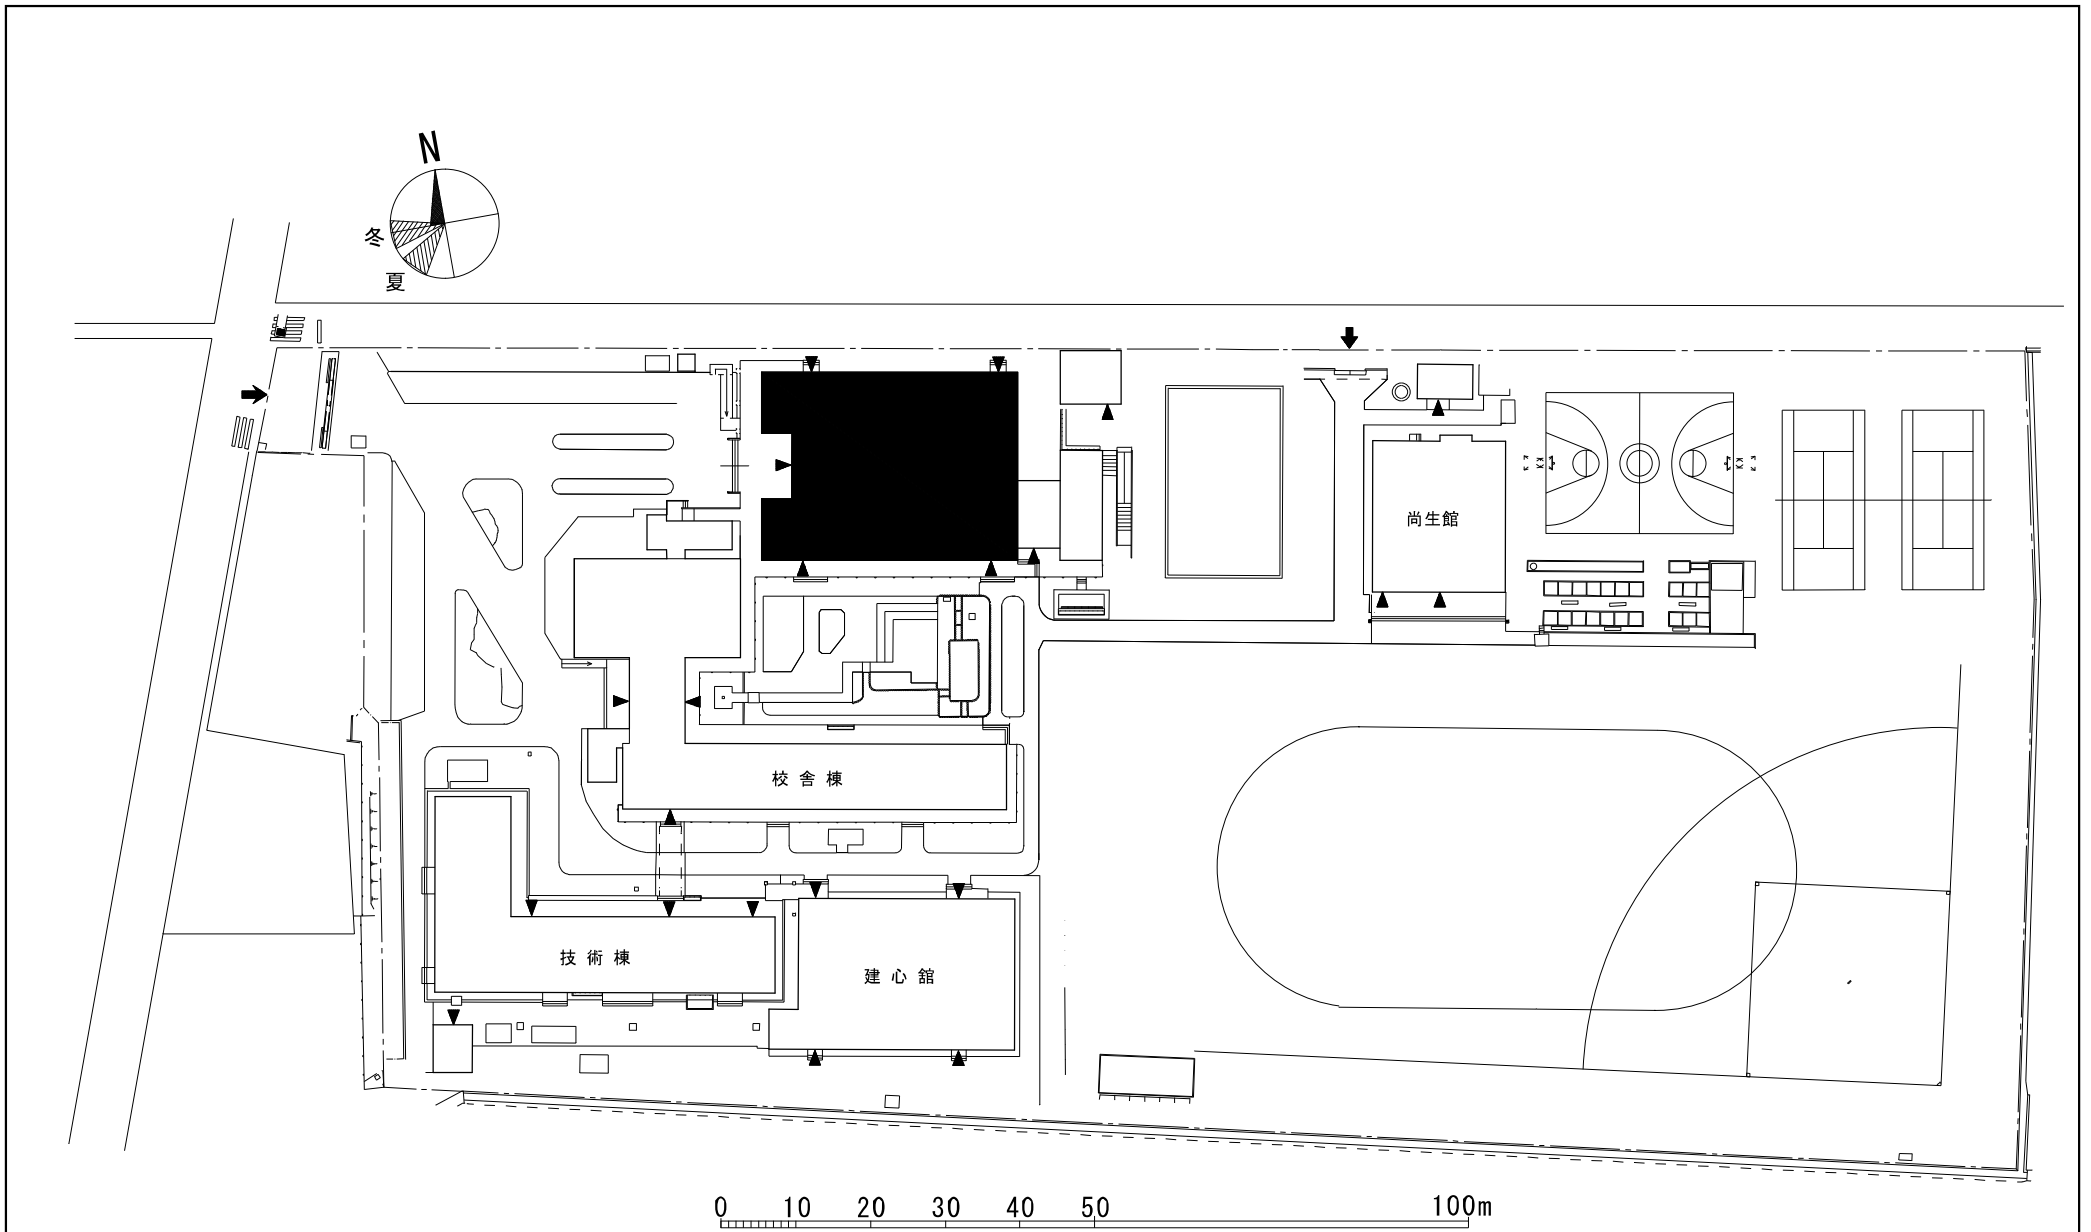

団地名	021 鹿角町	事業名	香川大学(鹿角町)屋内運動場改修	配置図	1/1,000
-----	---------	-----	------------------	-----	---------

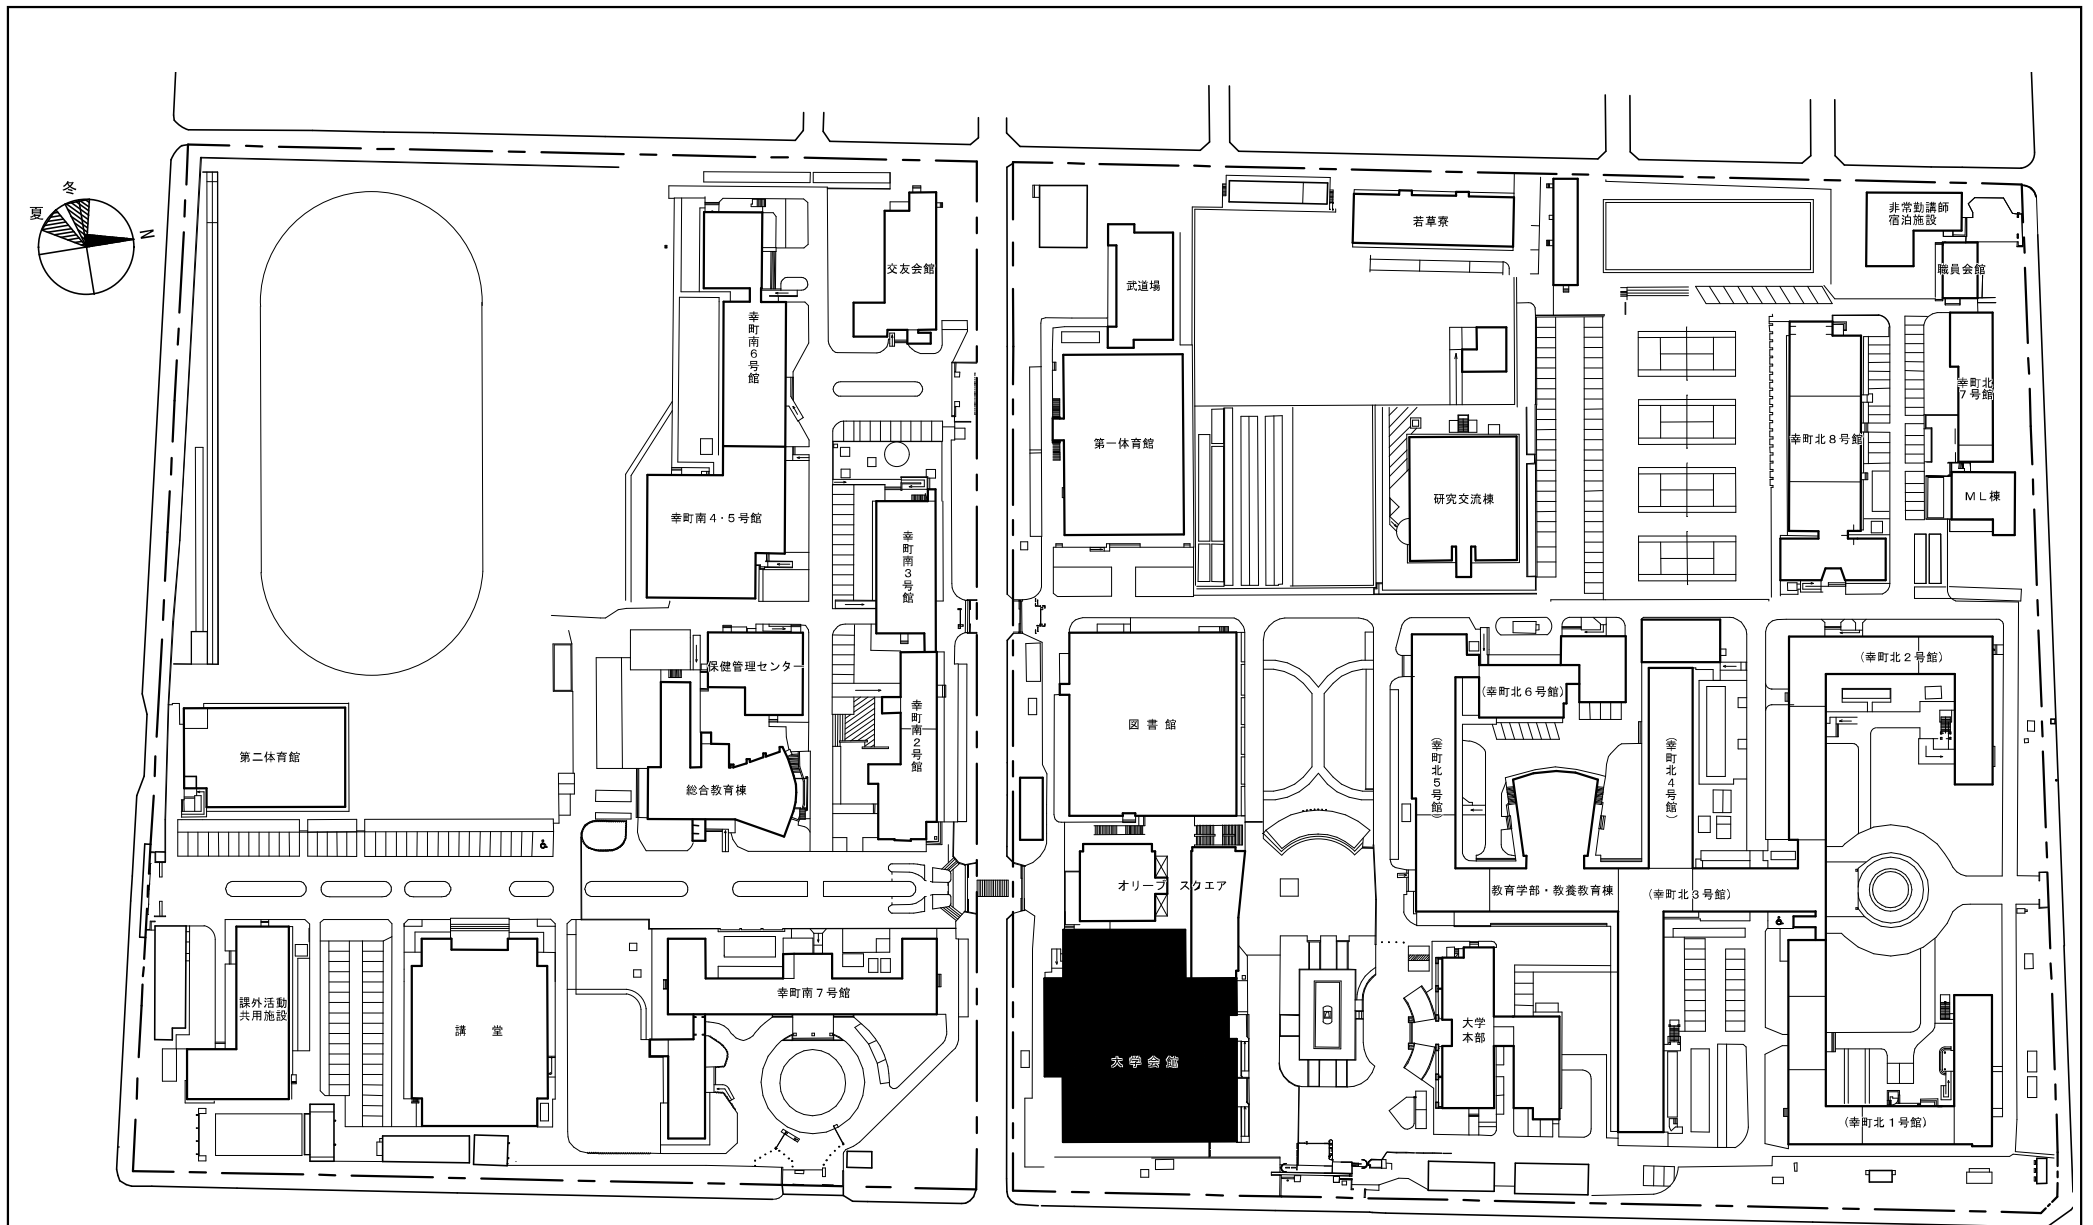

団地名	001 幸町	事業名	香川大学(幸町他)基幹・環境整備(衛生対策等)	配置図	1/2,000
-----	--------	-----	-------------------------	-----	---------

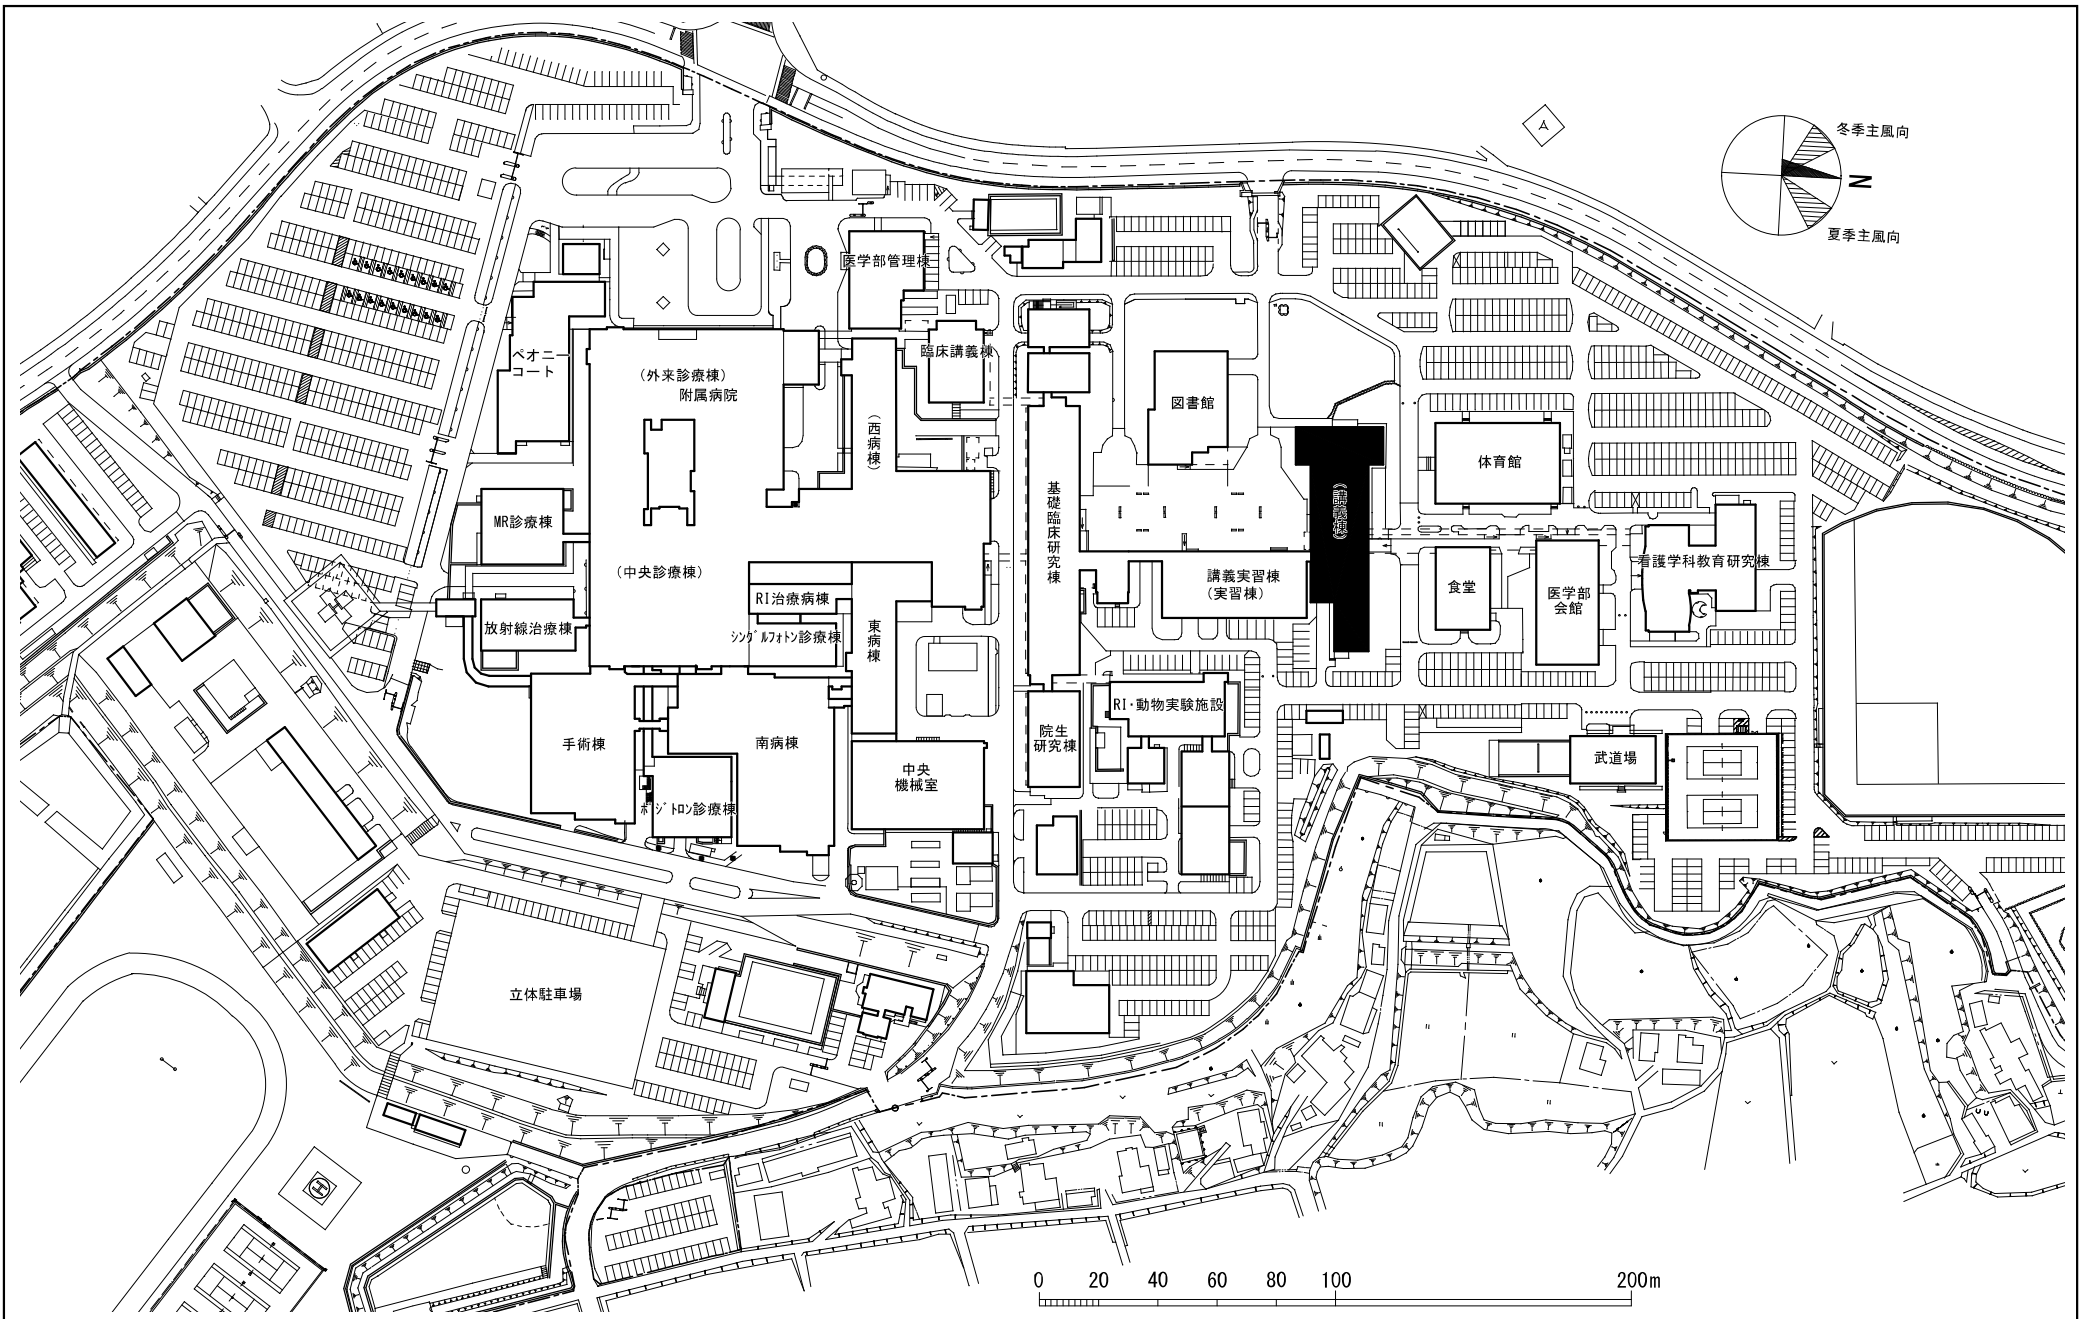

団地名

024 三木町医学部


事業名

香川大学(幸町他)基幹・環境整備(衛生対策等)


配置図

1/2,500




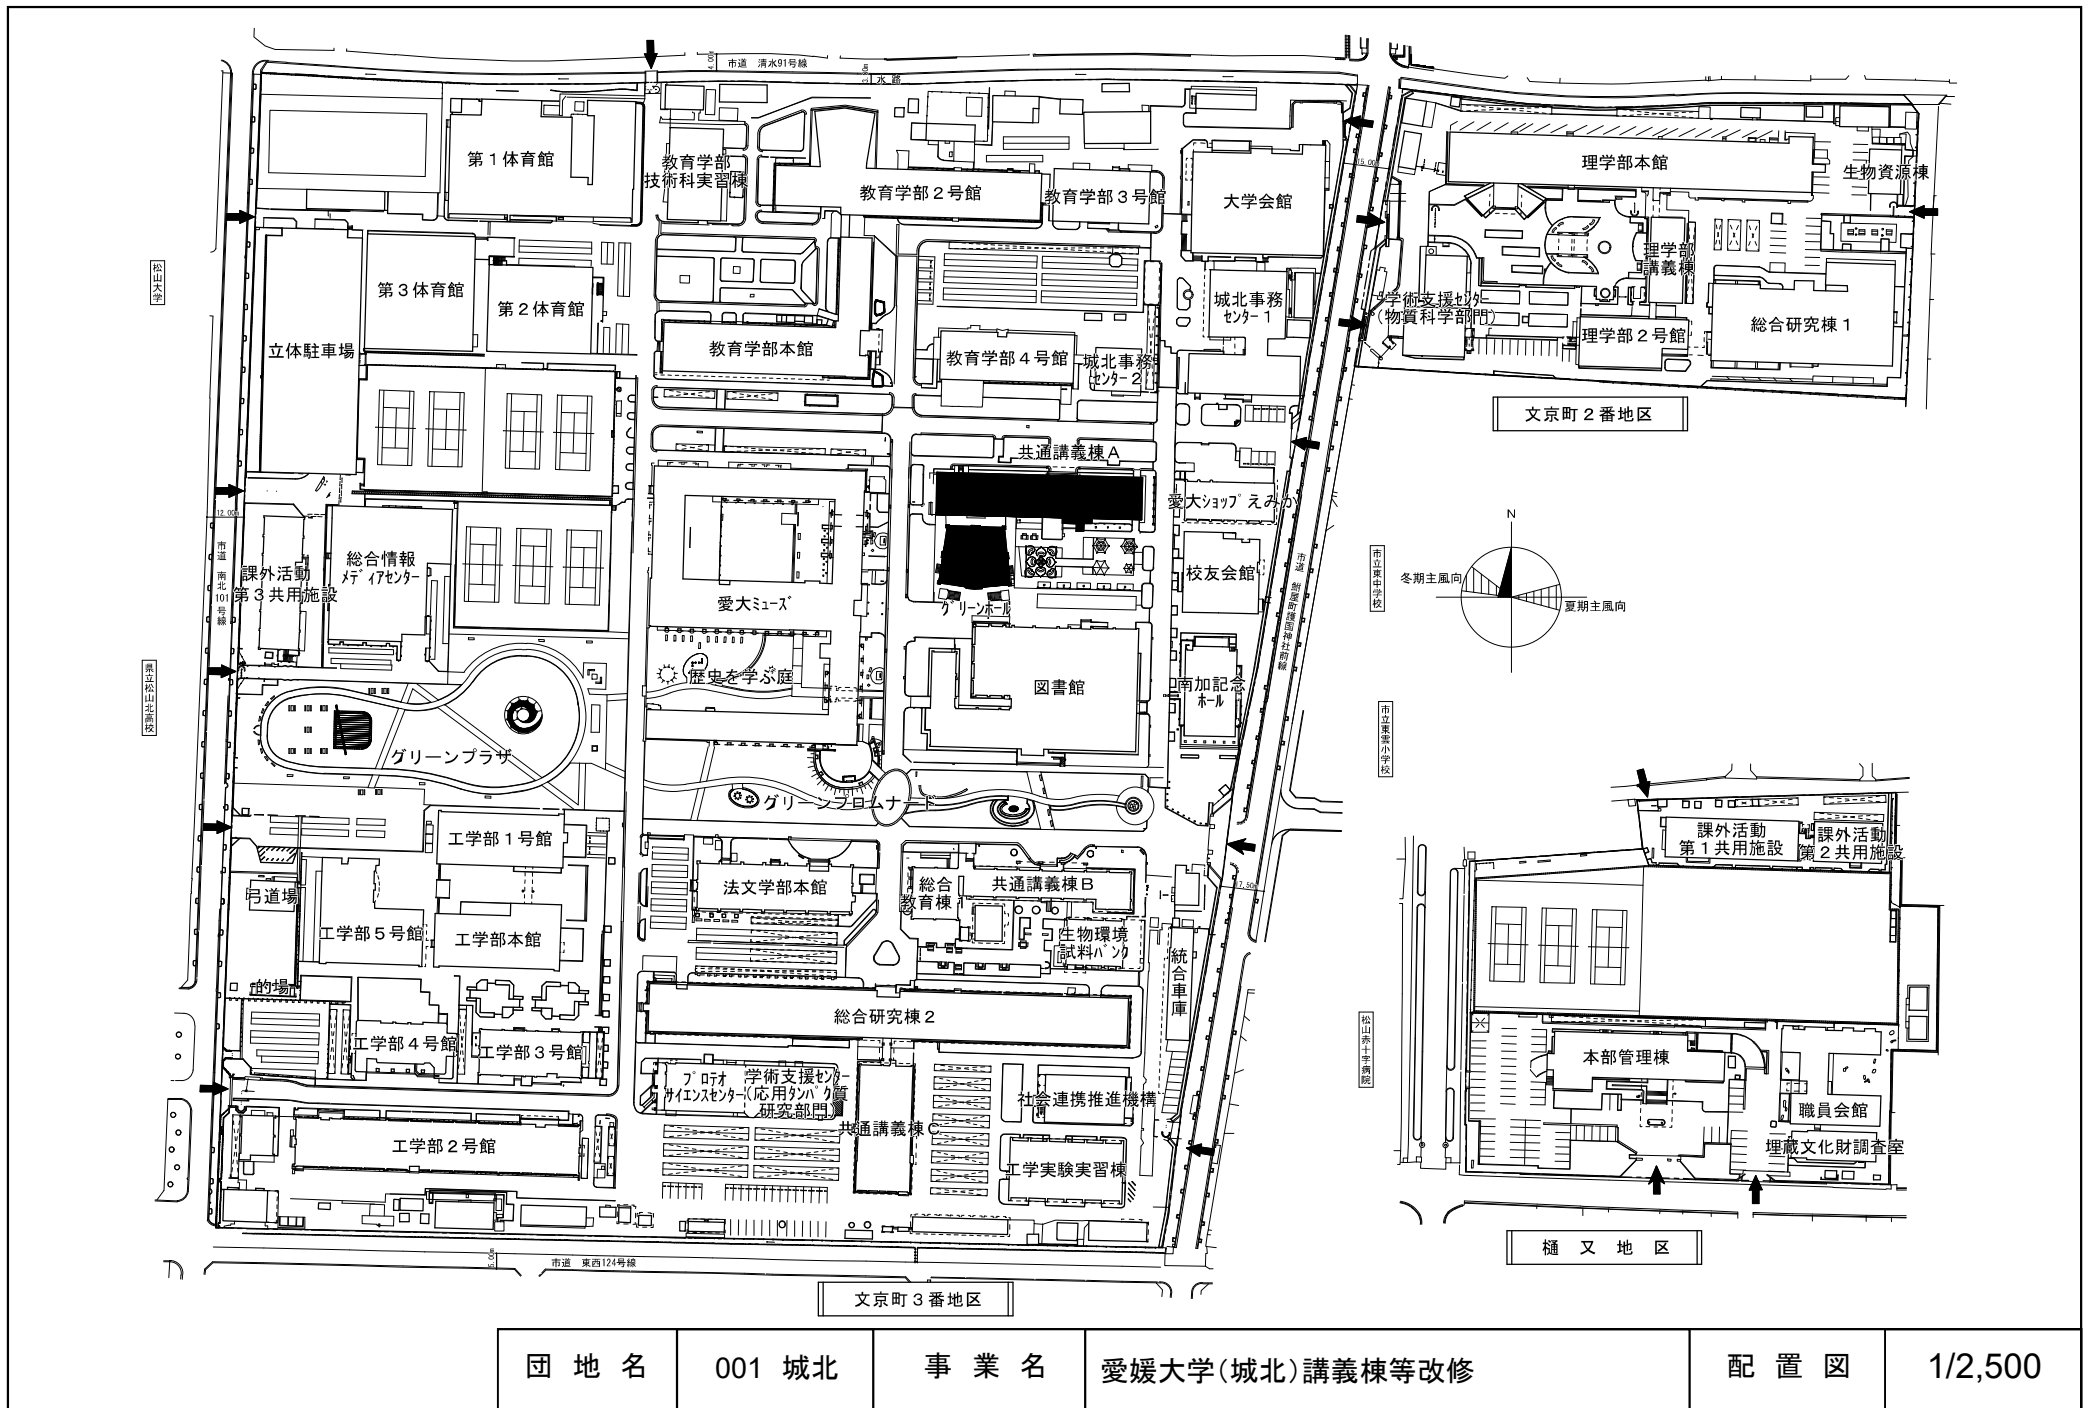


団地名	001 城北	事業名	愛媛大学(城北)講義棟等改修	配置図	1/2,500
-----	--------	-----	----------------	-----	---------

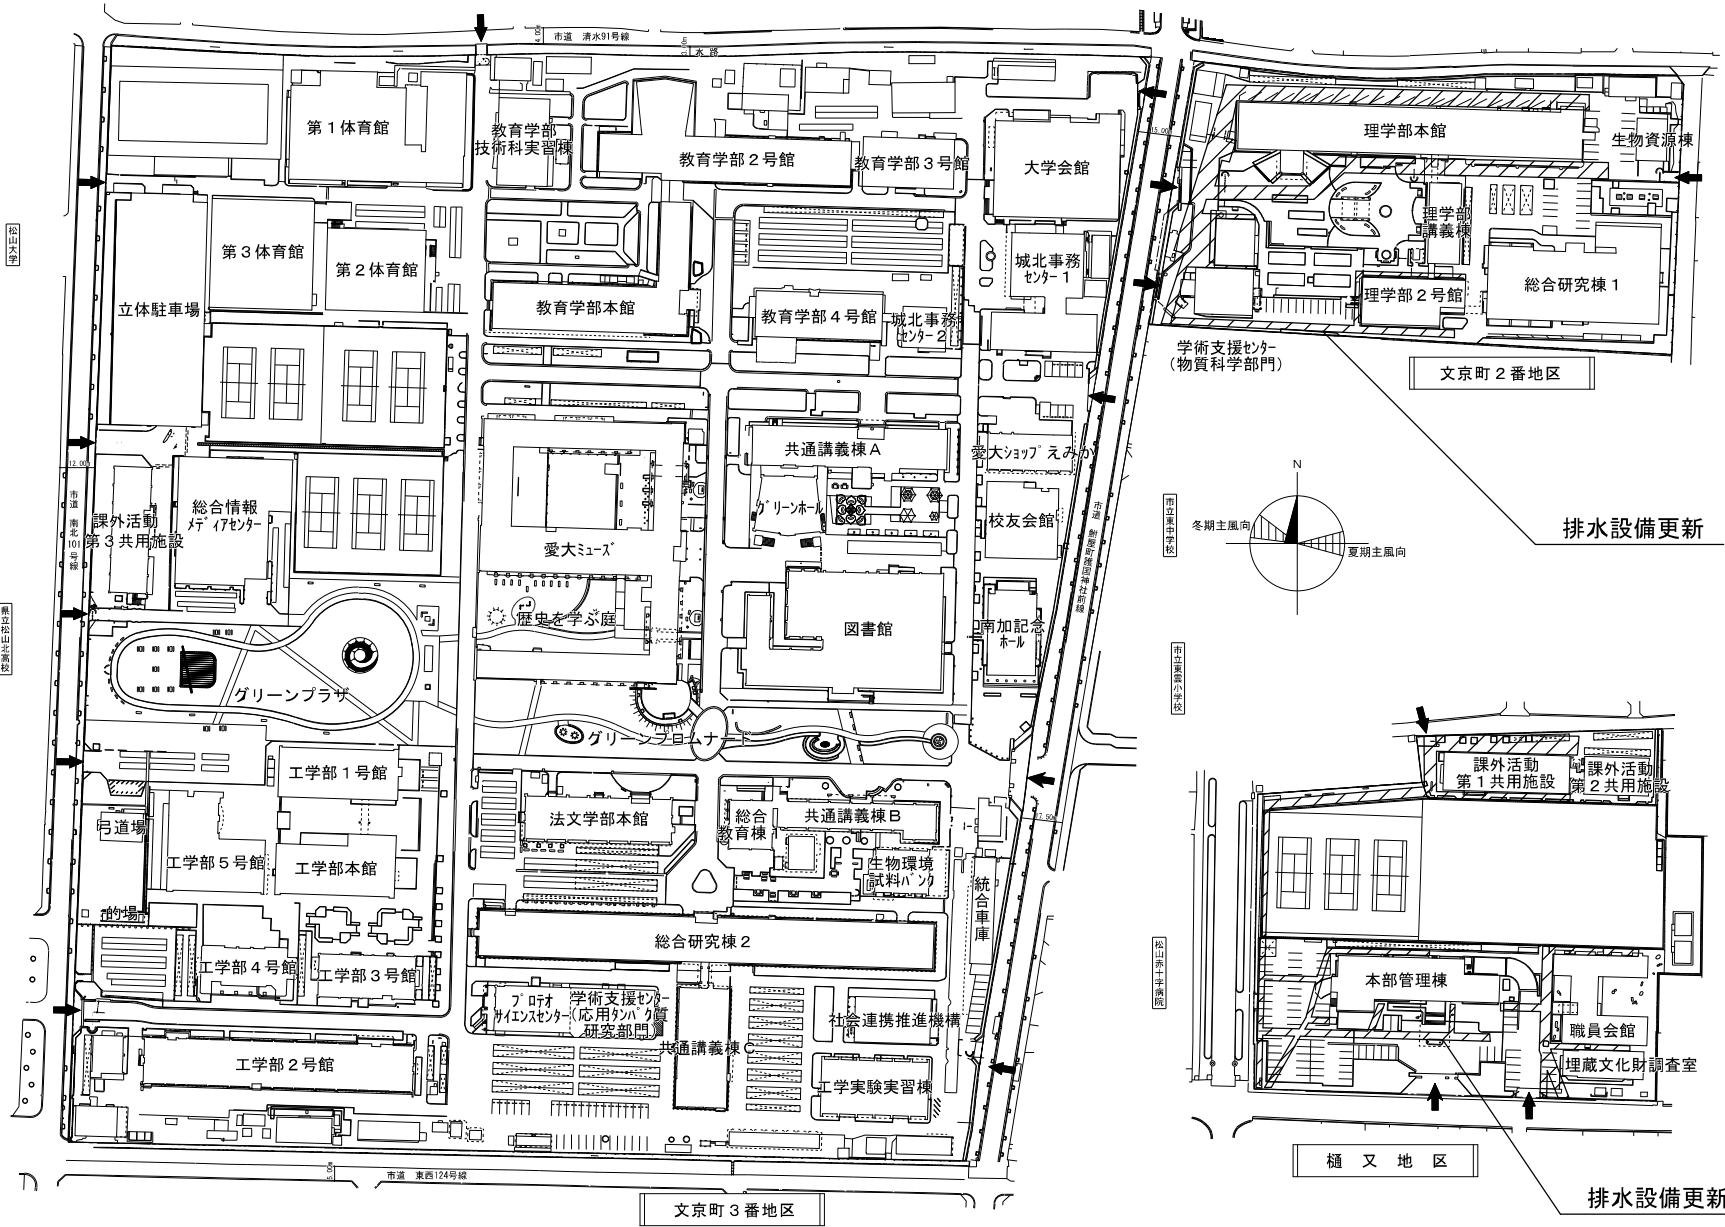


団地名	001 城北	事業名	愛媛大学(城北)ライフライン再生 (給排水設備)	配置図	1/2,500
-----	--------	-----	-----------------------------	-----	---------

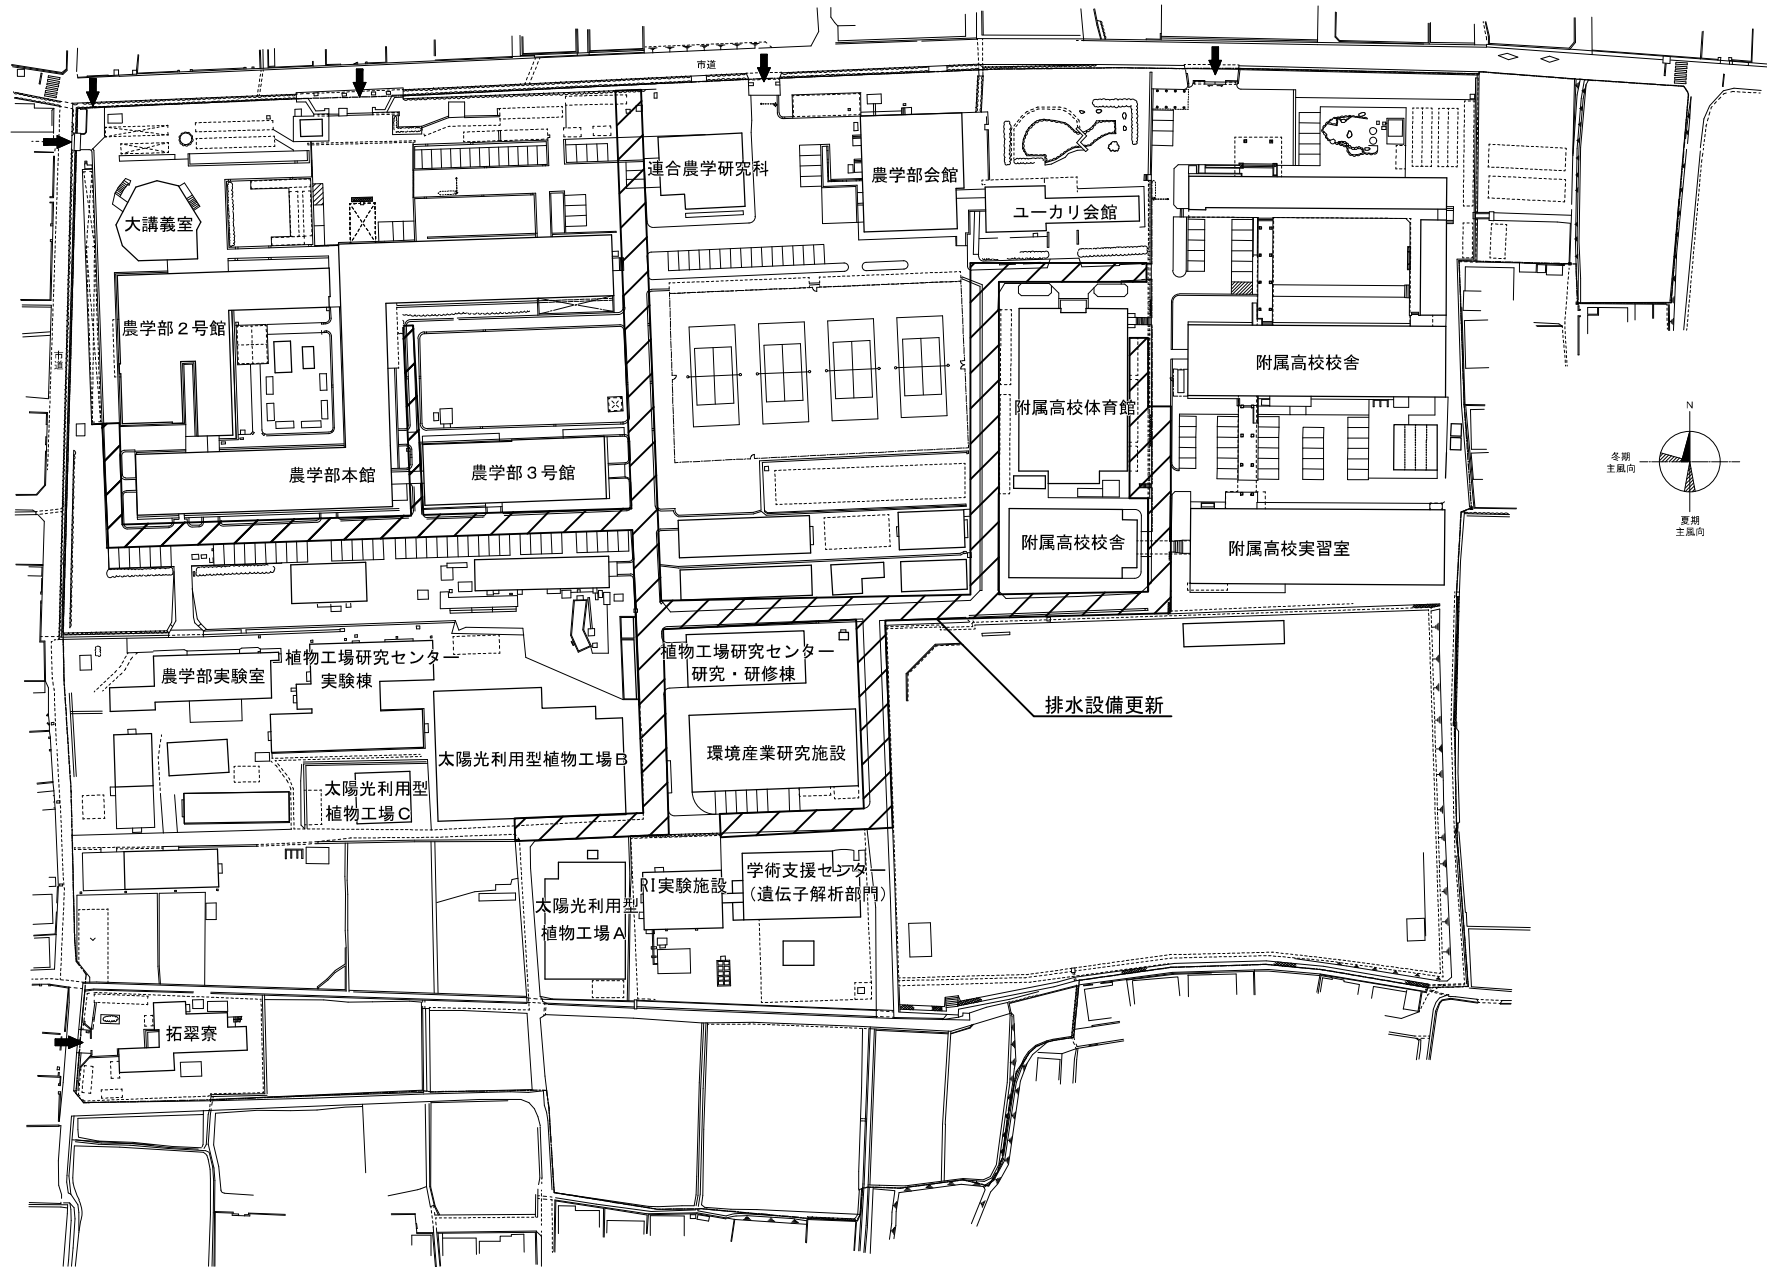


団地名	003 樽味	事業名	愛媛大学(樽味)ライフライン再生 (給排水設備)	配置図	1/2,000
-----	--------	-----	-----------------------------	-----	---------

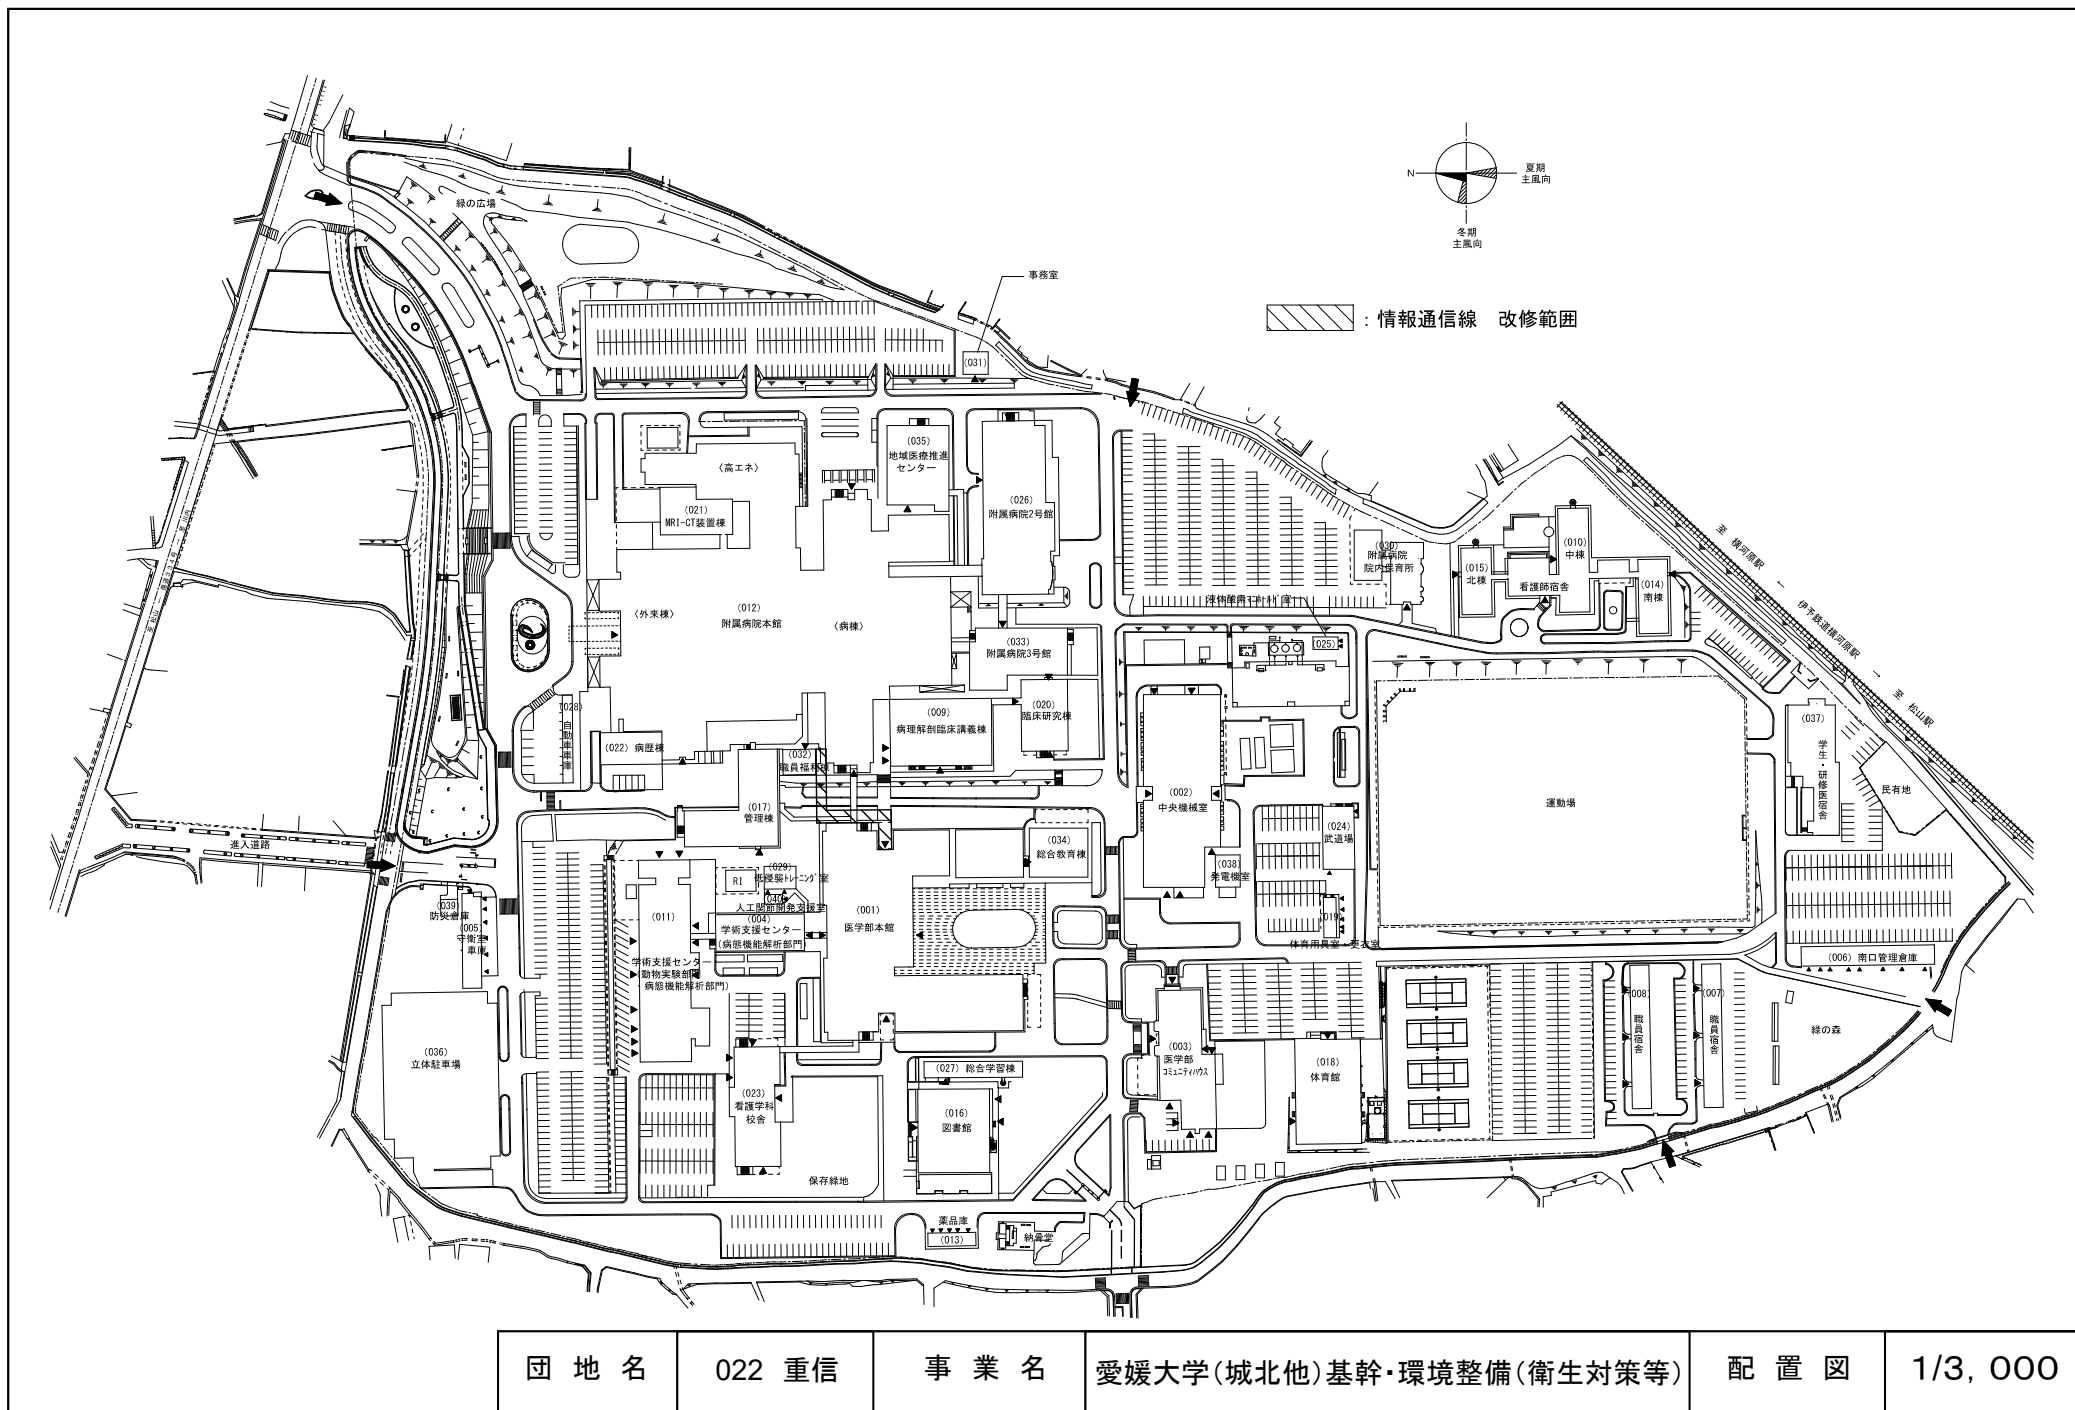


団地名	022 重信	事業名	愛媛大学(城北他)基幹・環境整備(衛生対策等)	配置図	1/3, 000
-----	--------	-----	-------------------------	-----	----------

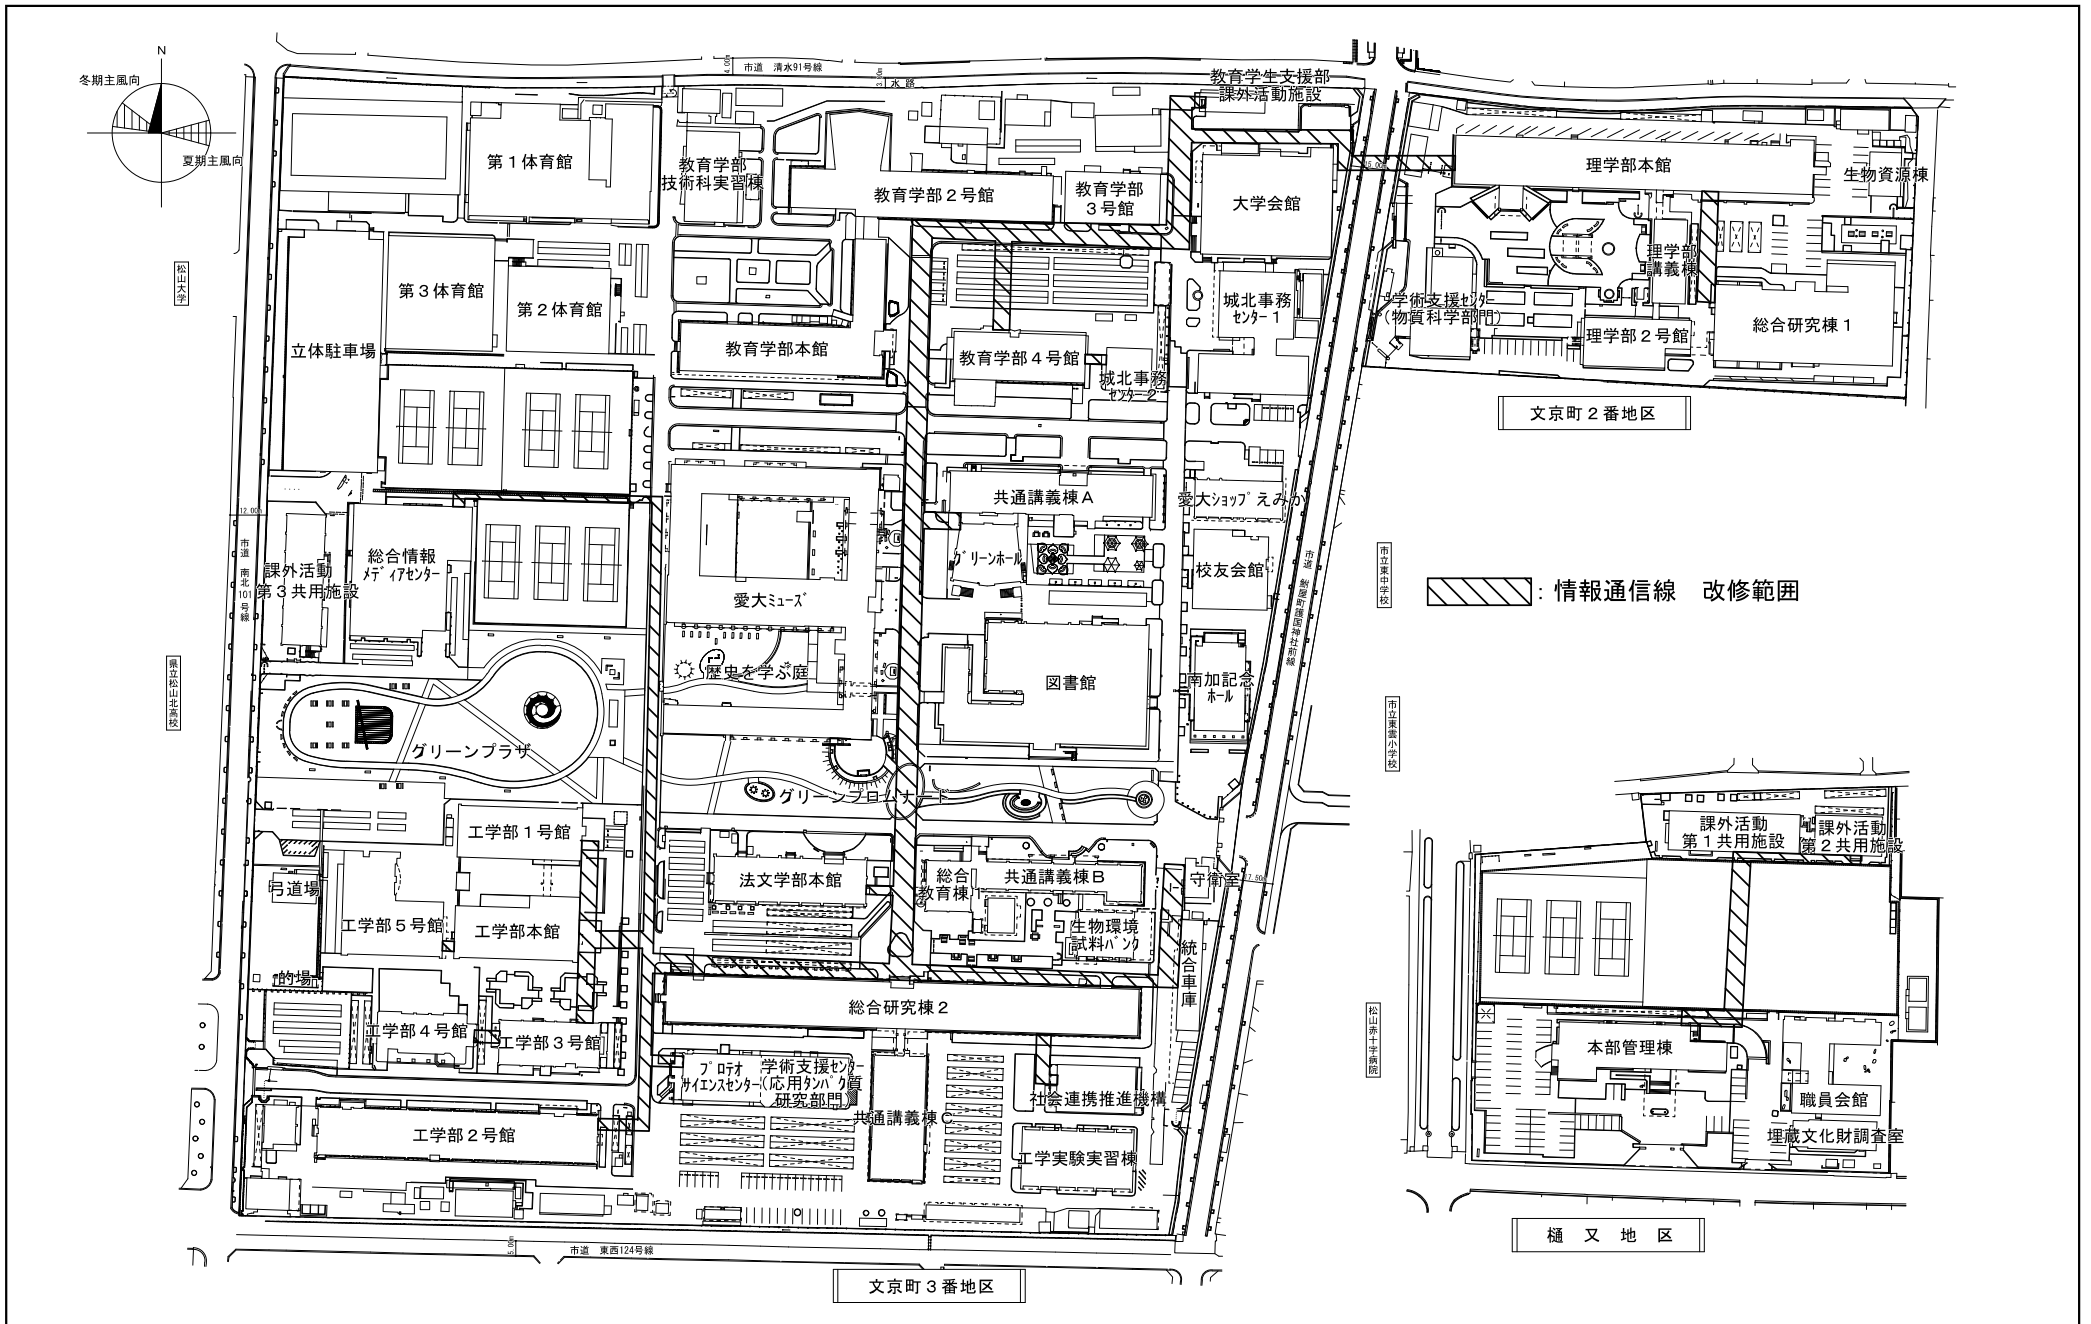

団地名	001 城北	事業名	愛媛大学(城北他)基幹・環境整備(衛生対策等)	配置図	1/2, 500
-----	--------	-----	-------------------------	-----	----------

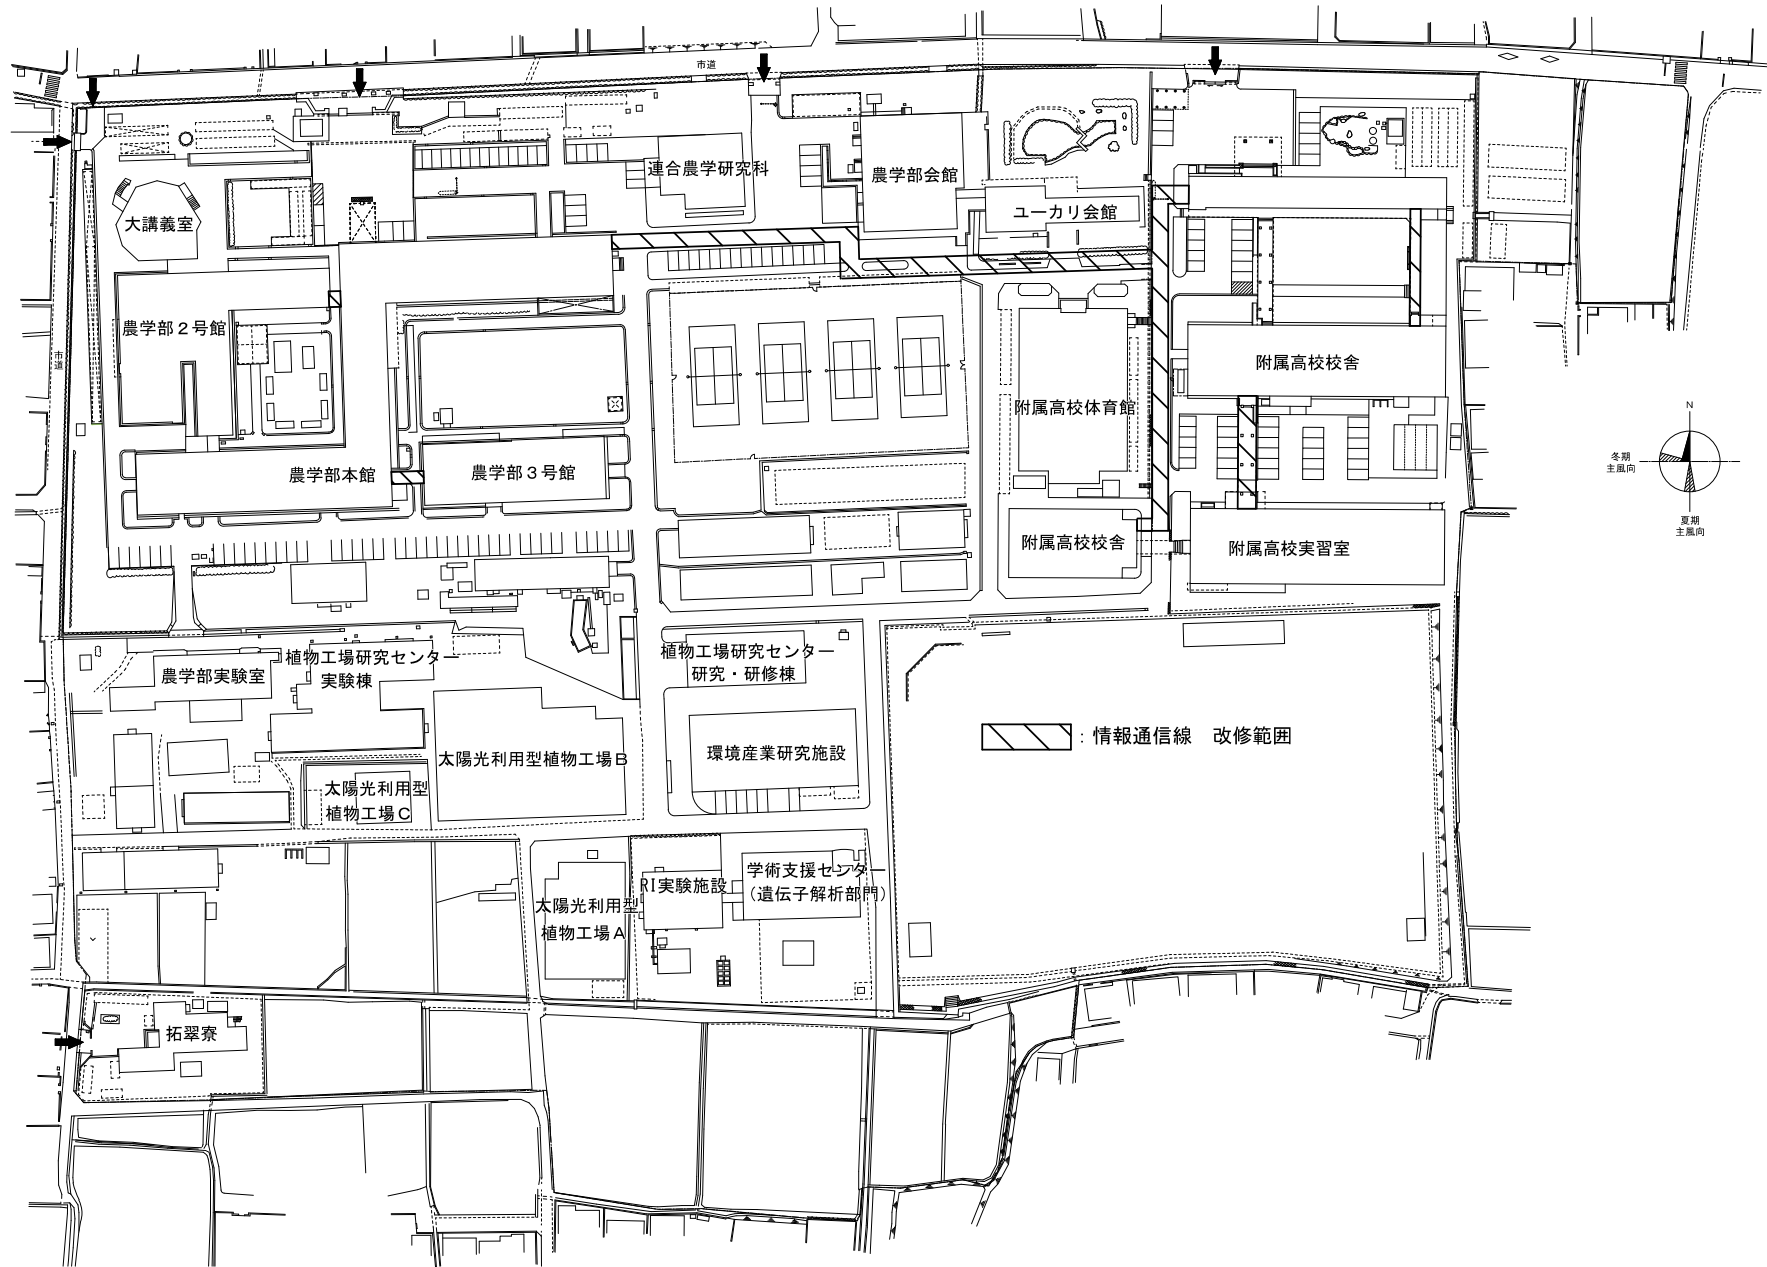


団地名	003 樽味	事業名	愛媛大学(城北他)基幹・環境整備(衛生対策等)	配置図	1/1, 600
-----	--------	-----	-------------------------	-----	----------

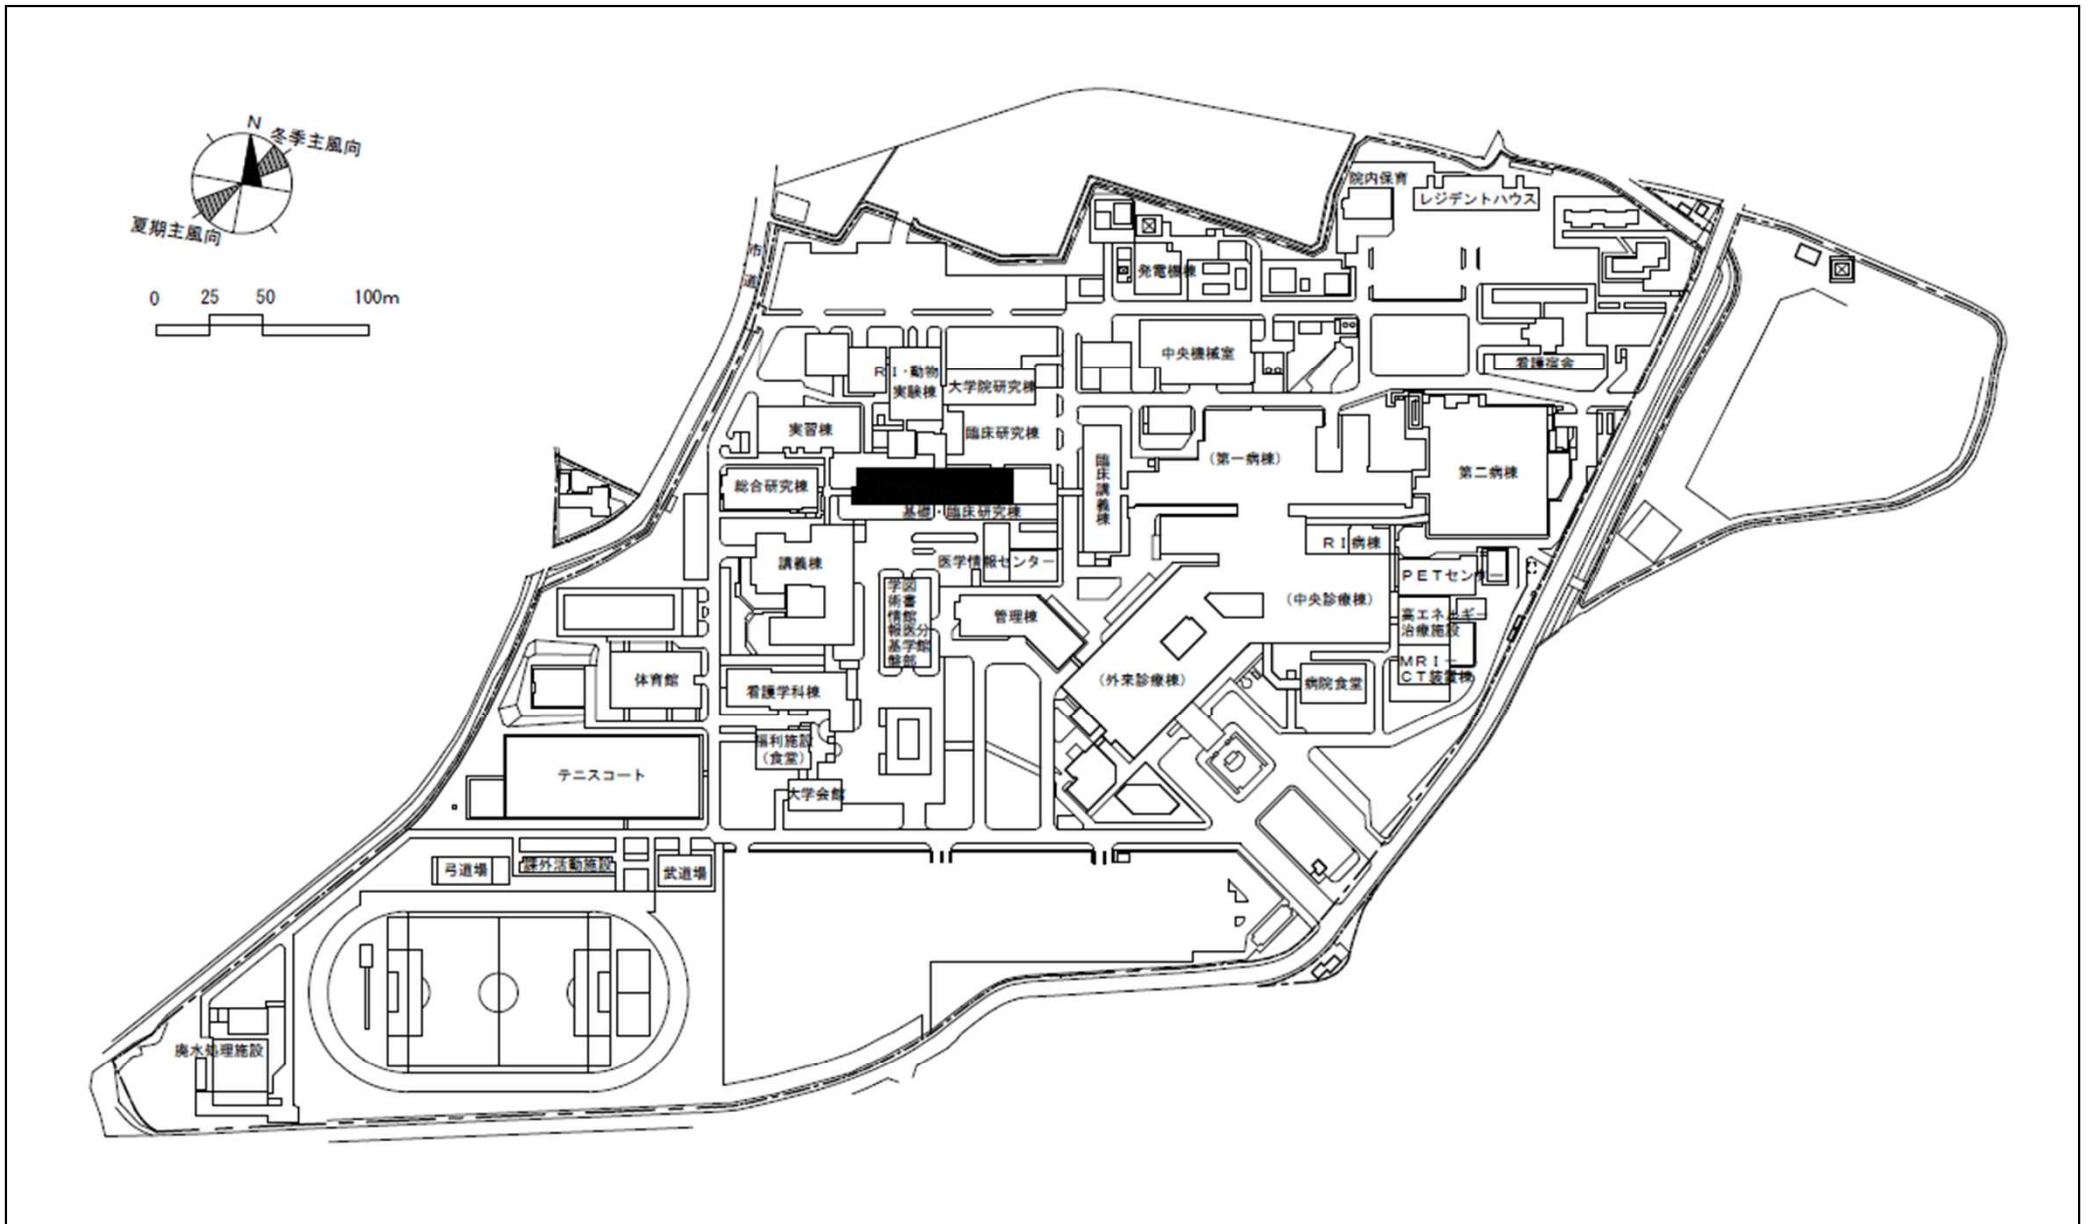



岡豊団地配置図 S=1/3,500

団地名	031岡豊	事業名	高知大学(岡豊)総合研究棟改修Ⅳ(医学系)	配置図	1/3,500
-----	-------	-----	-----------------------	-----	---------

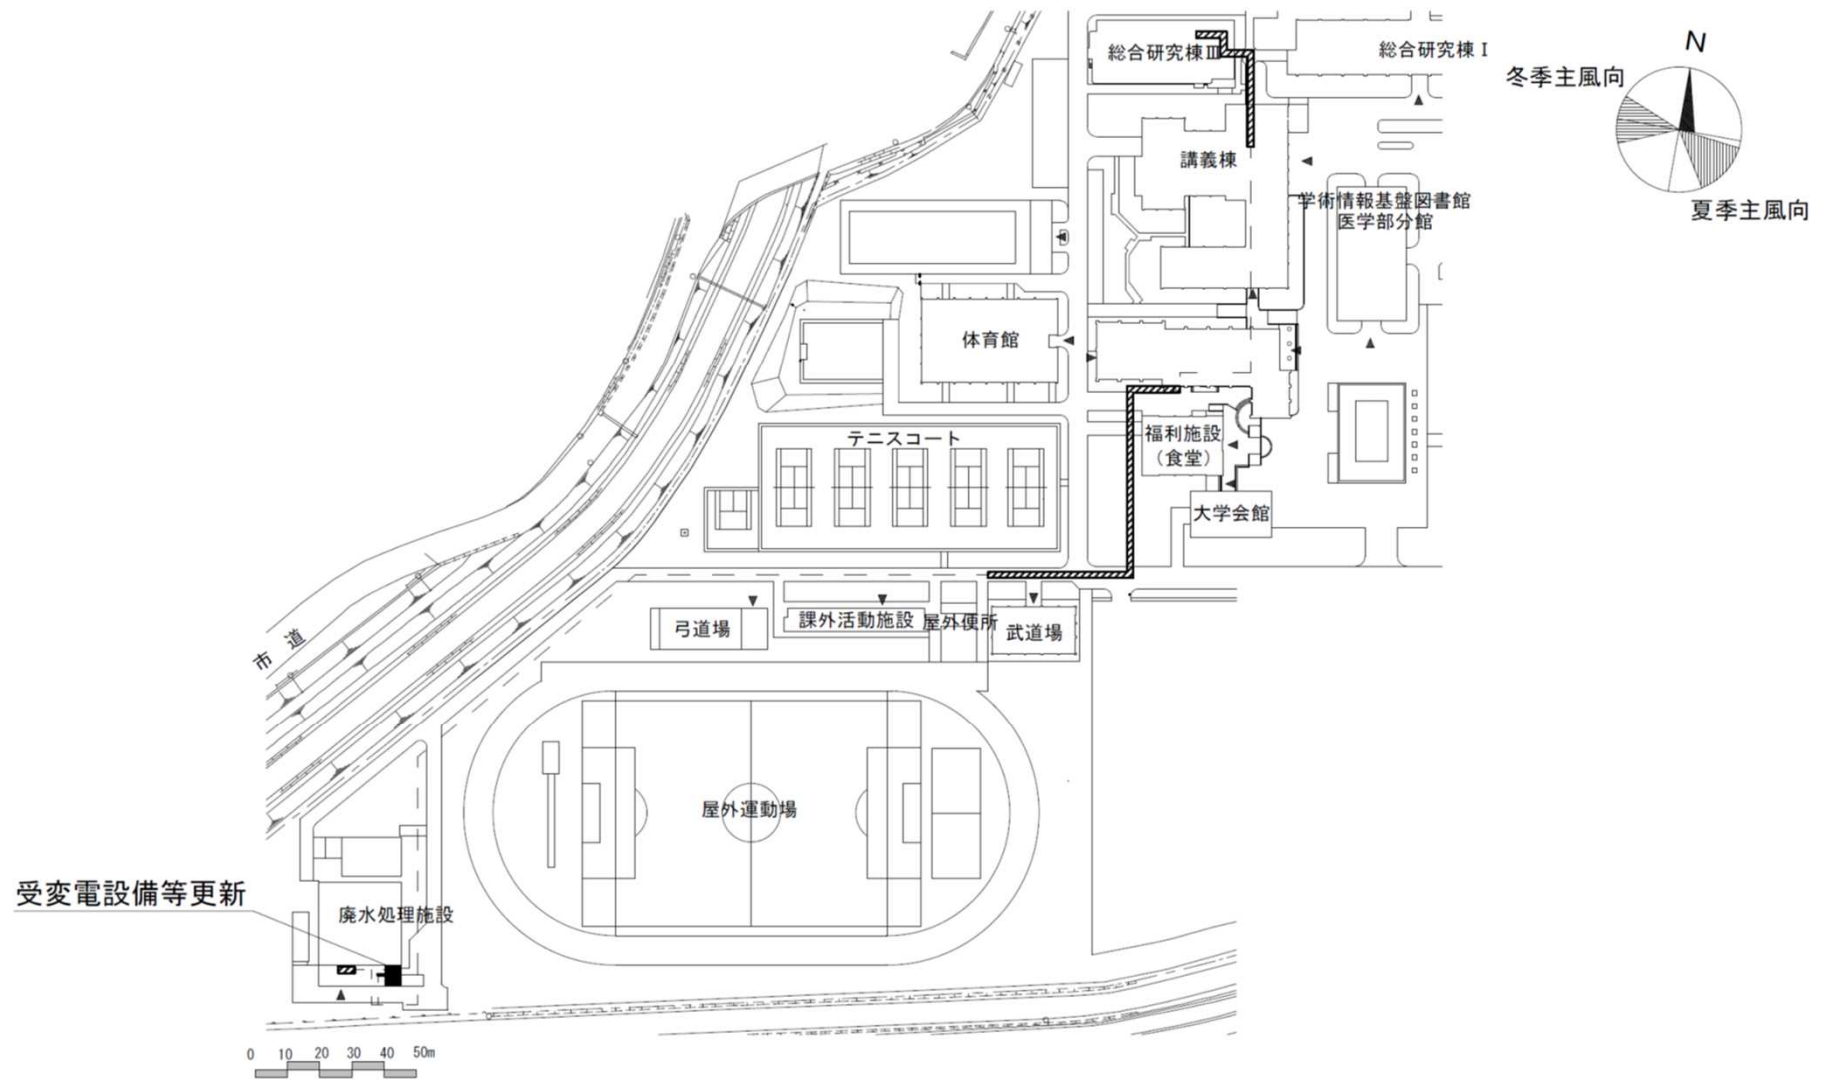


団地名	031 岡豊	事業名	高知大学(岡豊)ライフライン再生(電気設備等)	配置図	1/1500
-----	--------	-----	-------------------------	-----	--------




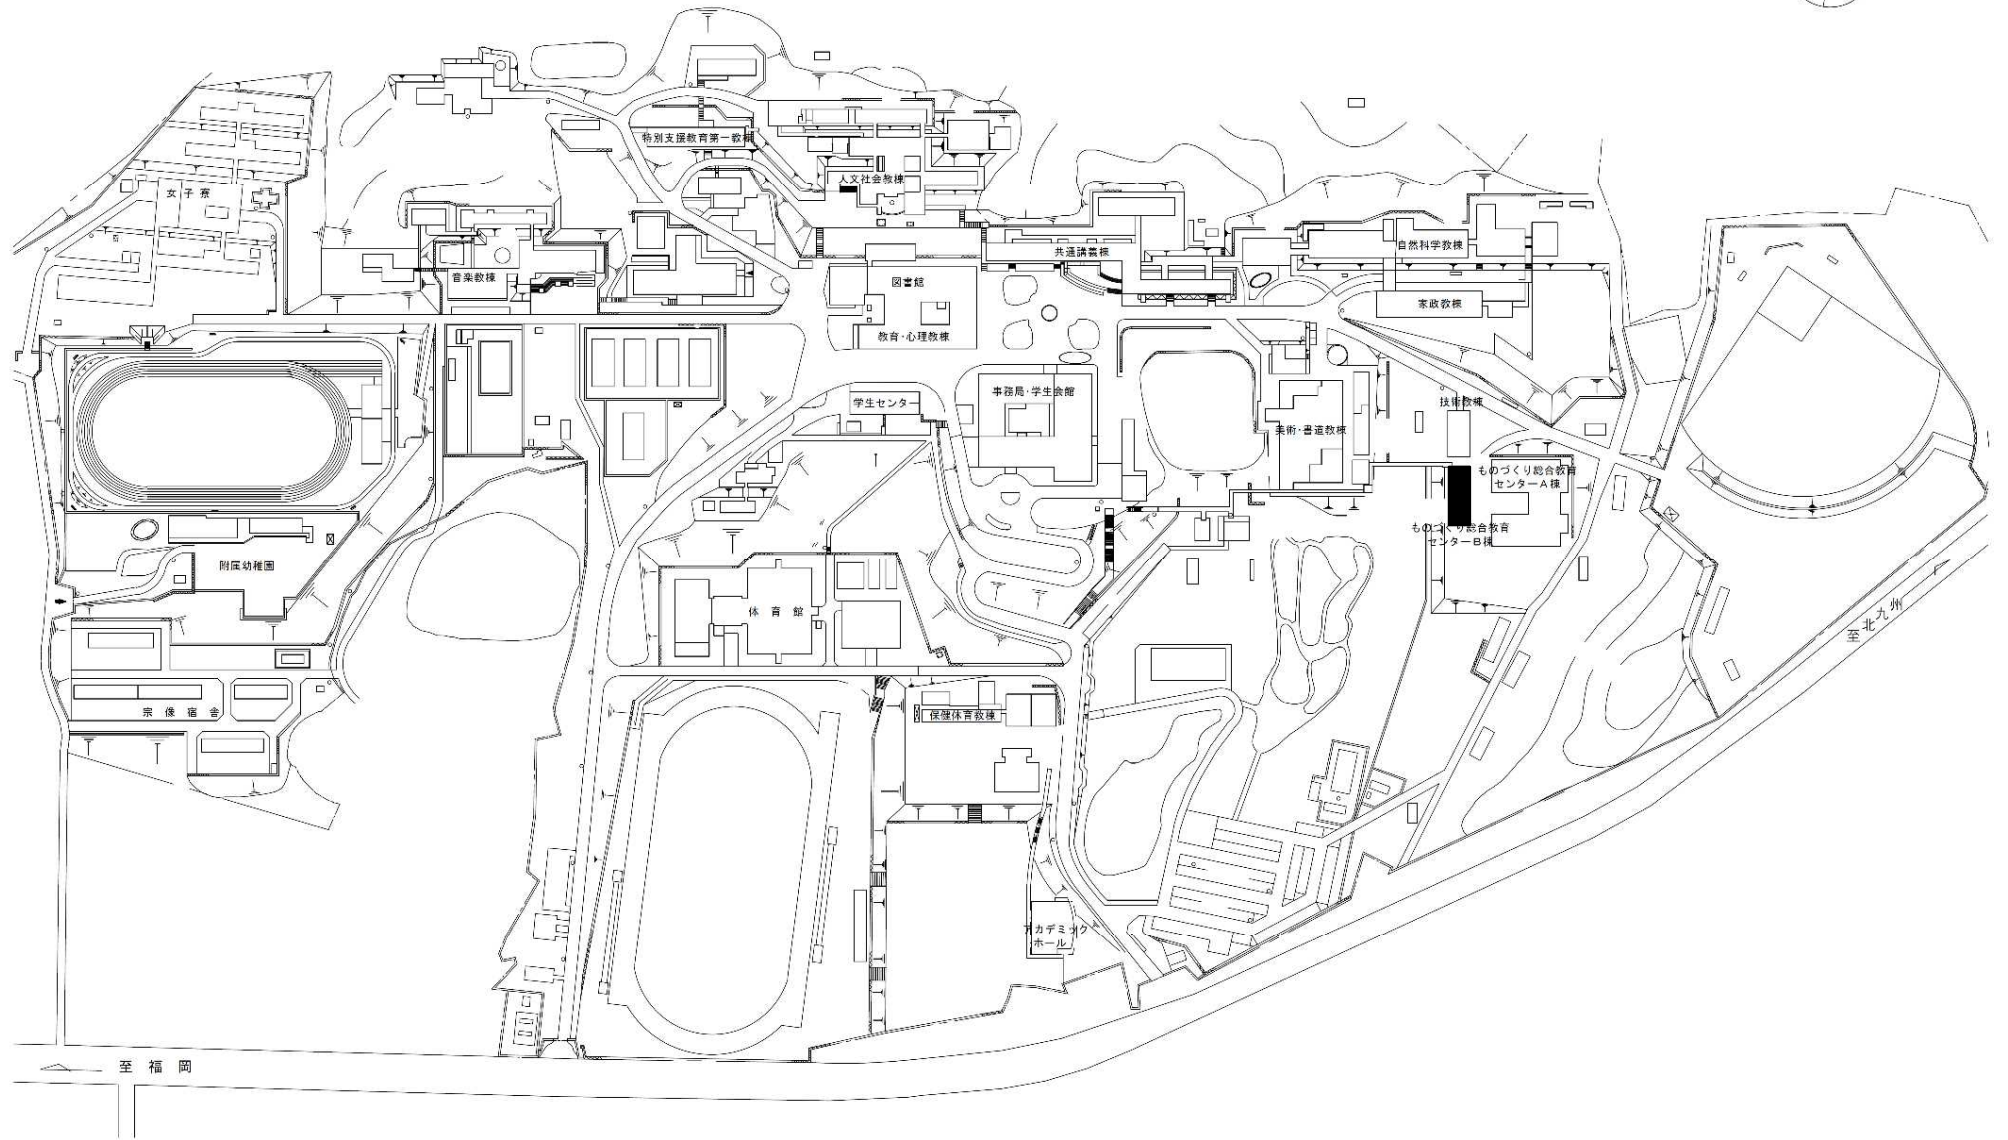 


団地名	001 赤間	事業名	福岡教育大学(赤間)実験実習棟改修(工学系)	配置図	1/3600
-----	--------	-----	------------------------	-----	--------

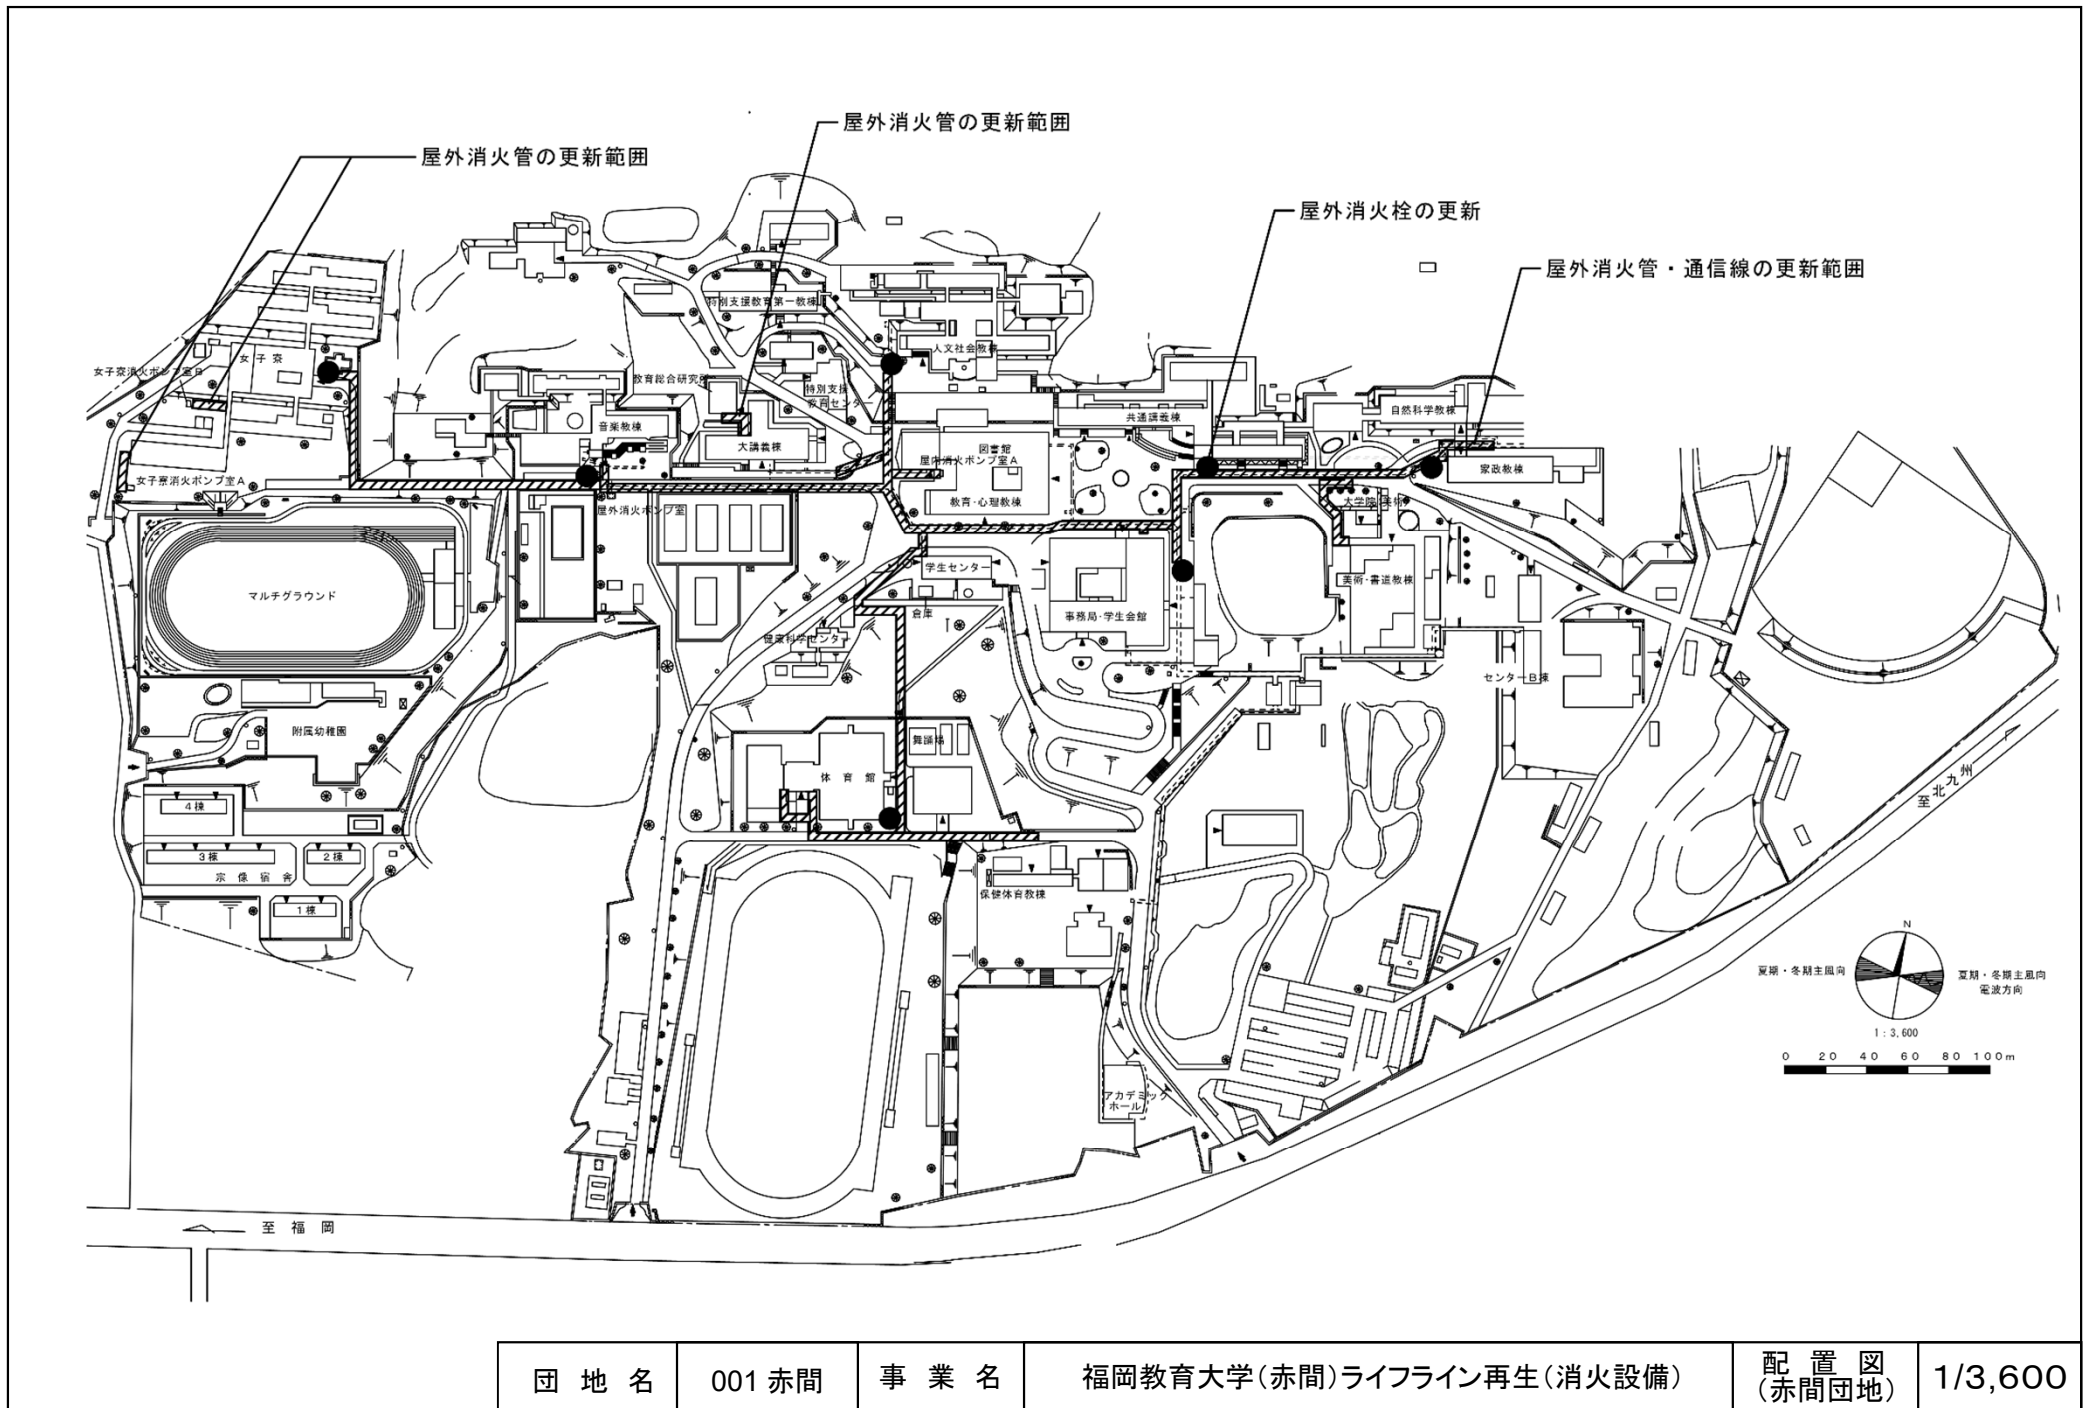


団地名	001 赤間	事業名	福岡教育大学(赤間)ライフライン再生(消火設備)	配置図 (赤間団地)	1/3,600
-----	--------	-----	--------------------------	---------------	---------

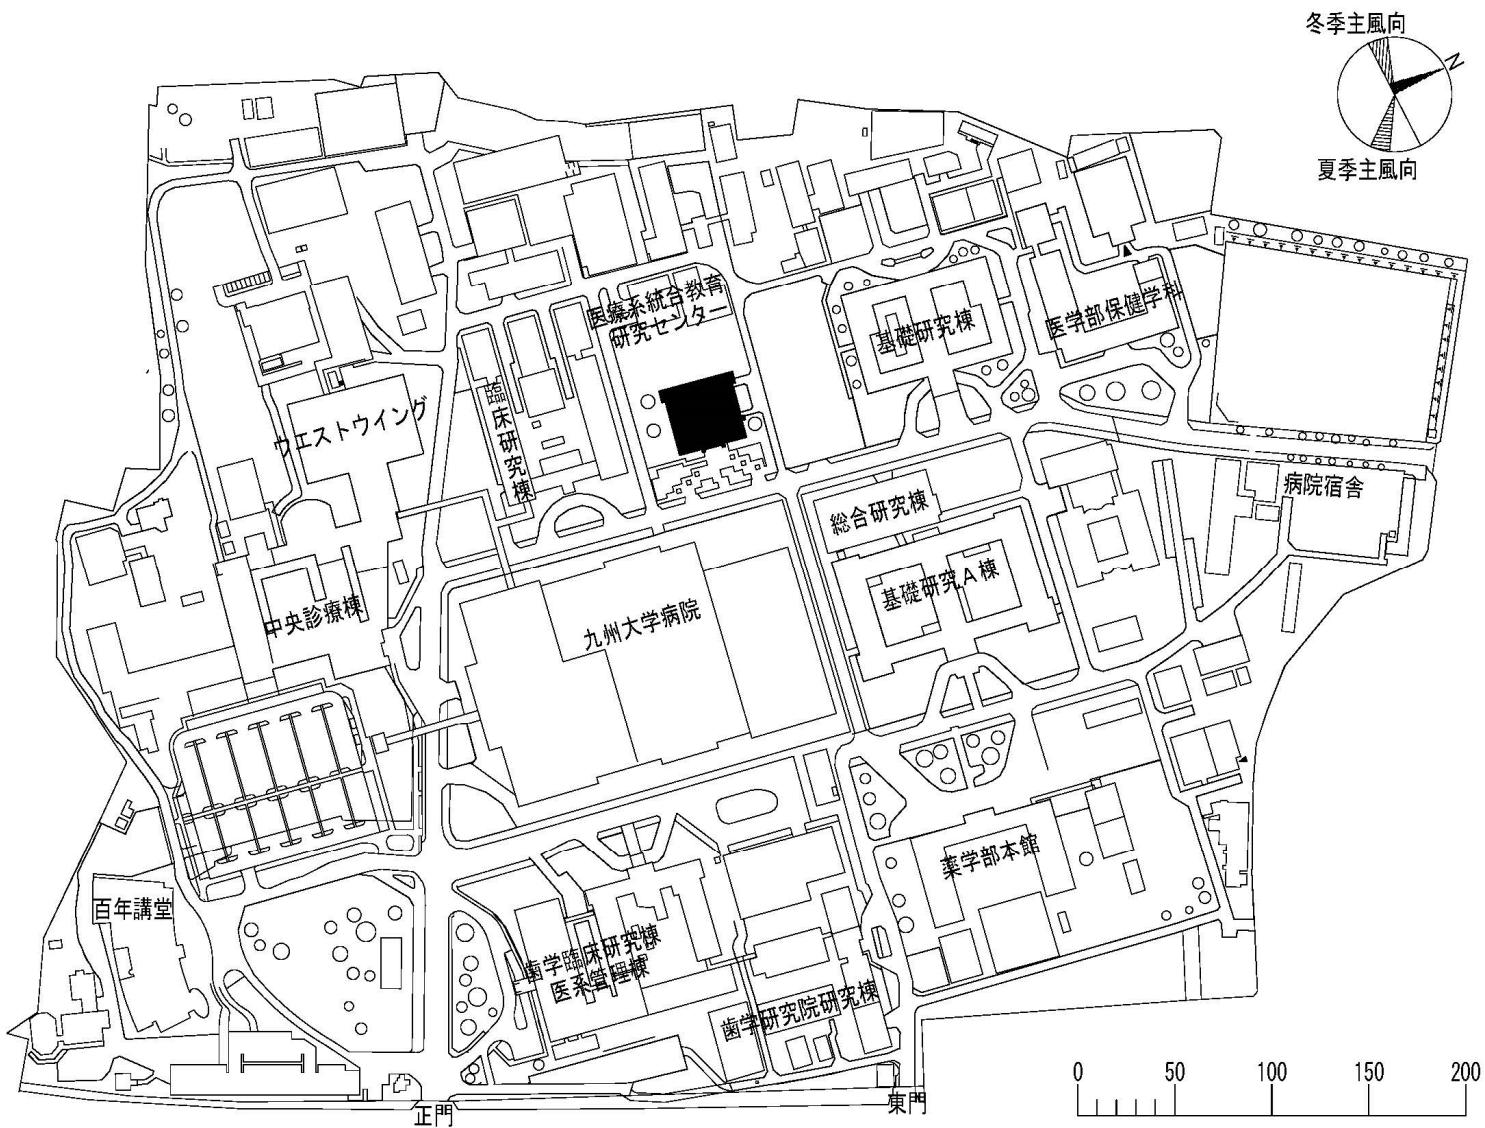


団地番号	003 馬出	事業名	九州大学(馬出)図書館改修(医学系)	配置図	1/4000
------	--------	-----	--------------------	-----	--------

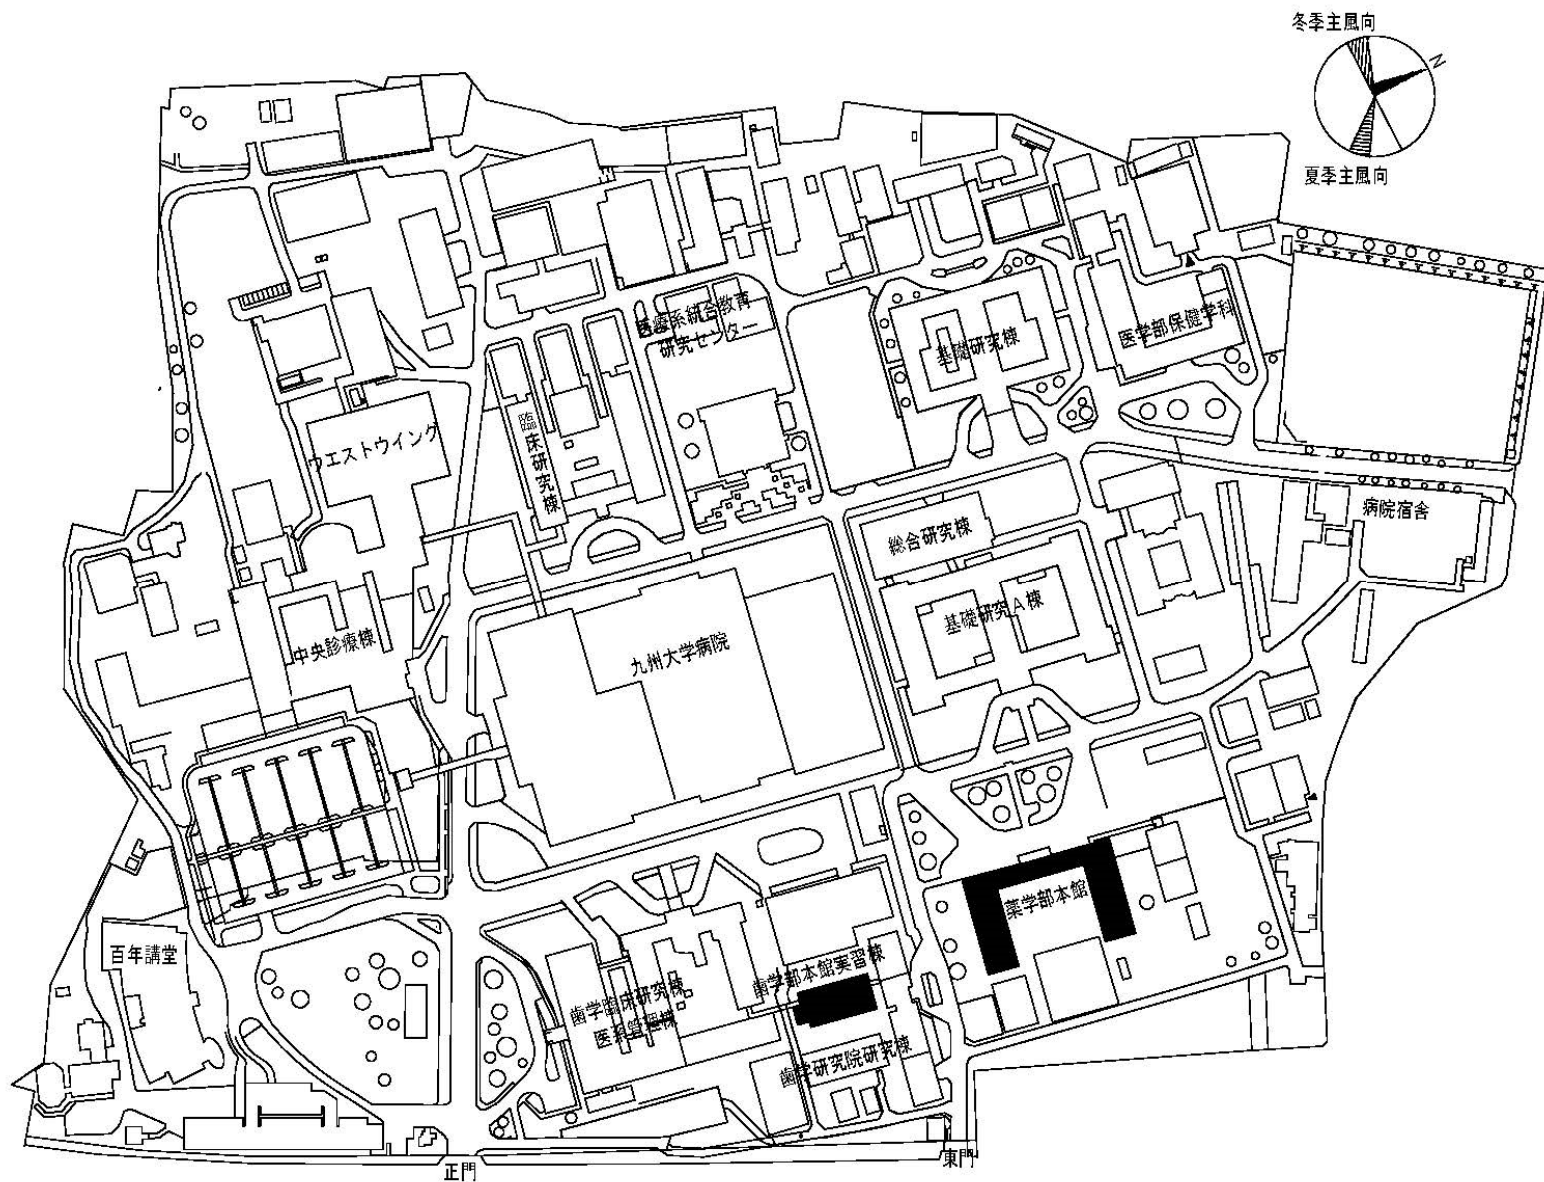


団地名	馬出	事業名	九州大学(馬出他)基幹・環境整備(衛生対策等)	配置図	1/4000
-----	----	-----	-------------------------	-----	--------

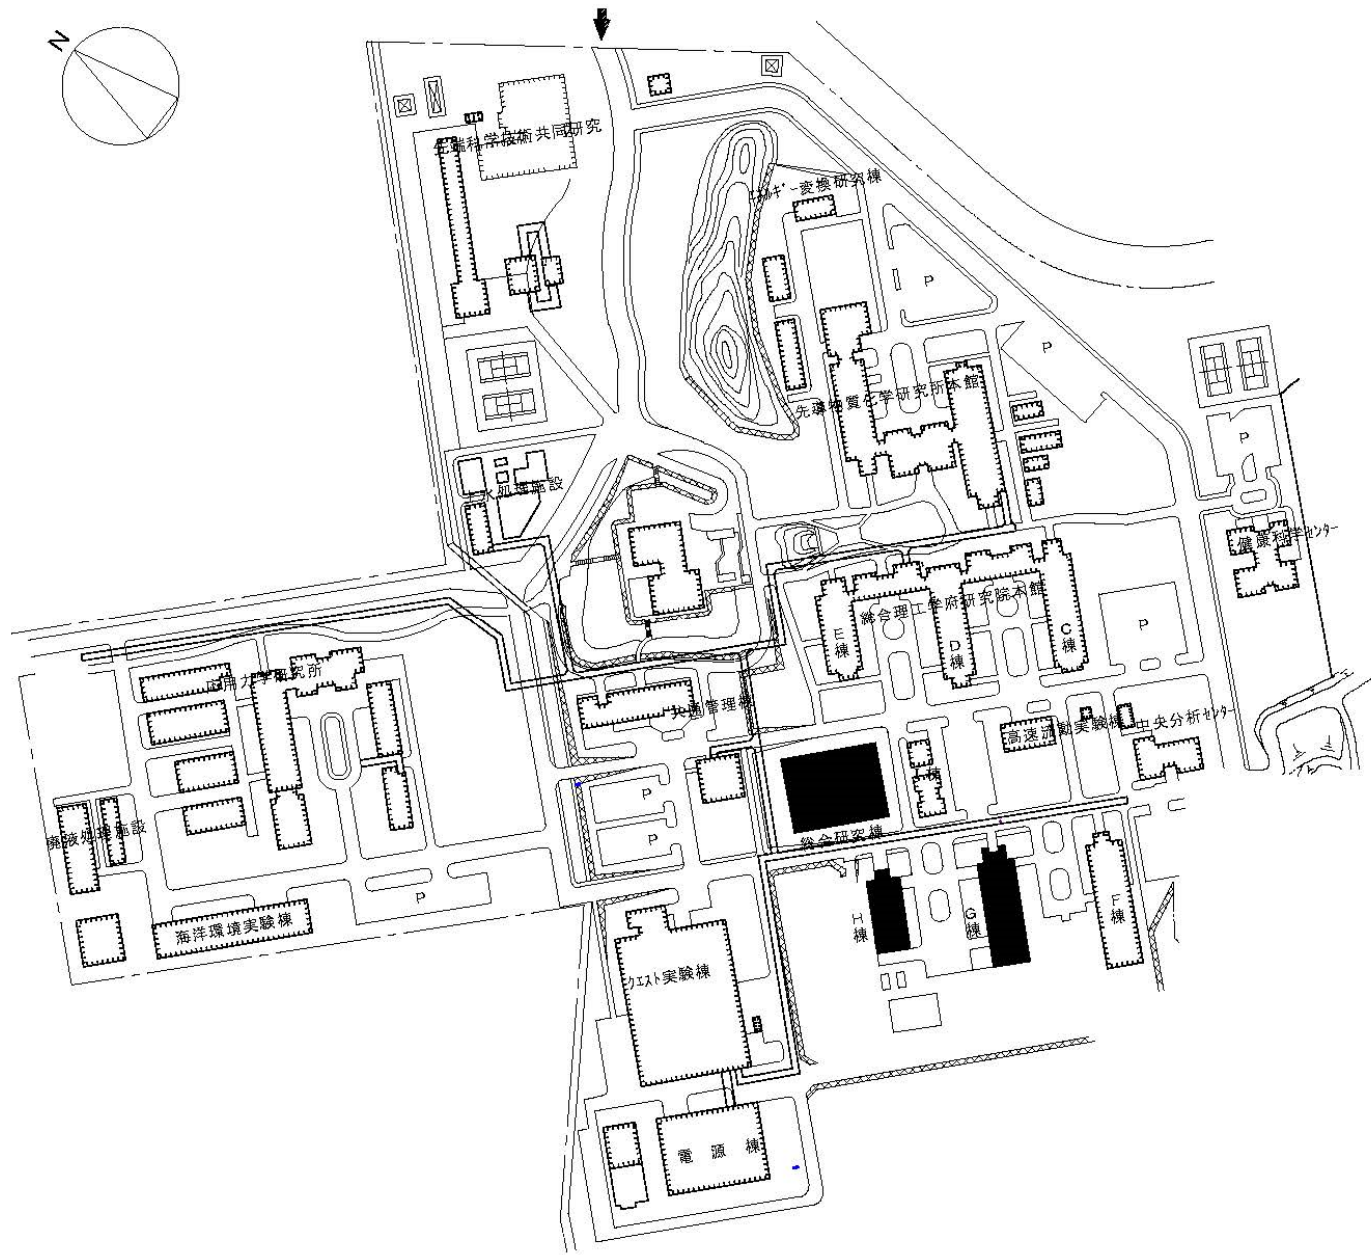


団地名	春日原	事業名	九州大学(馬出他)基幹・環境整備(衛生対策等)	配置図	1/4000
-----	-----	-----	-------------------------	-----	--------

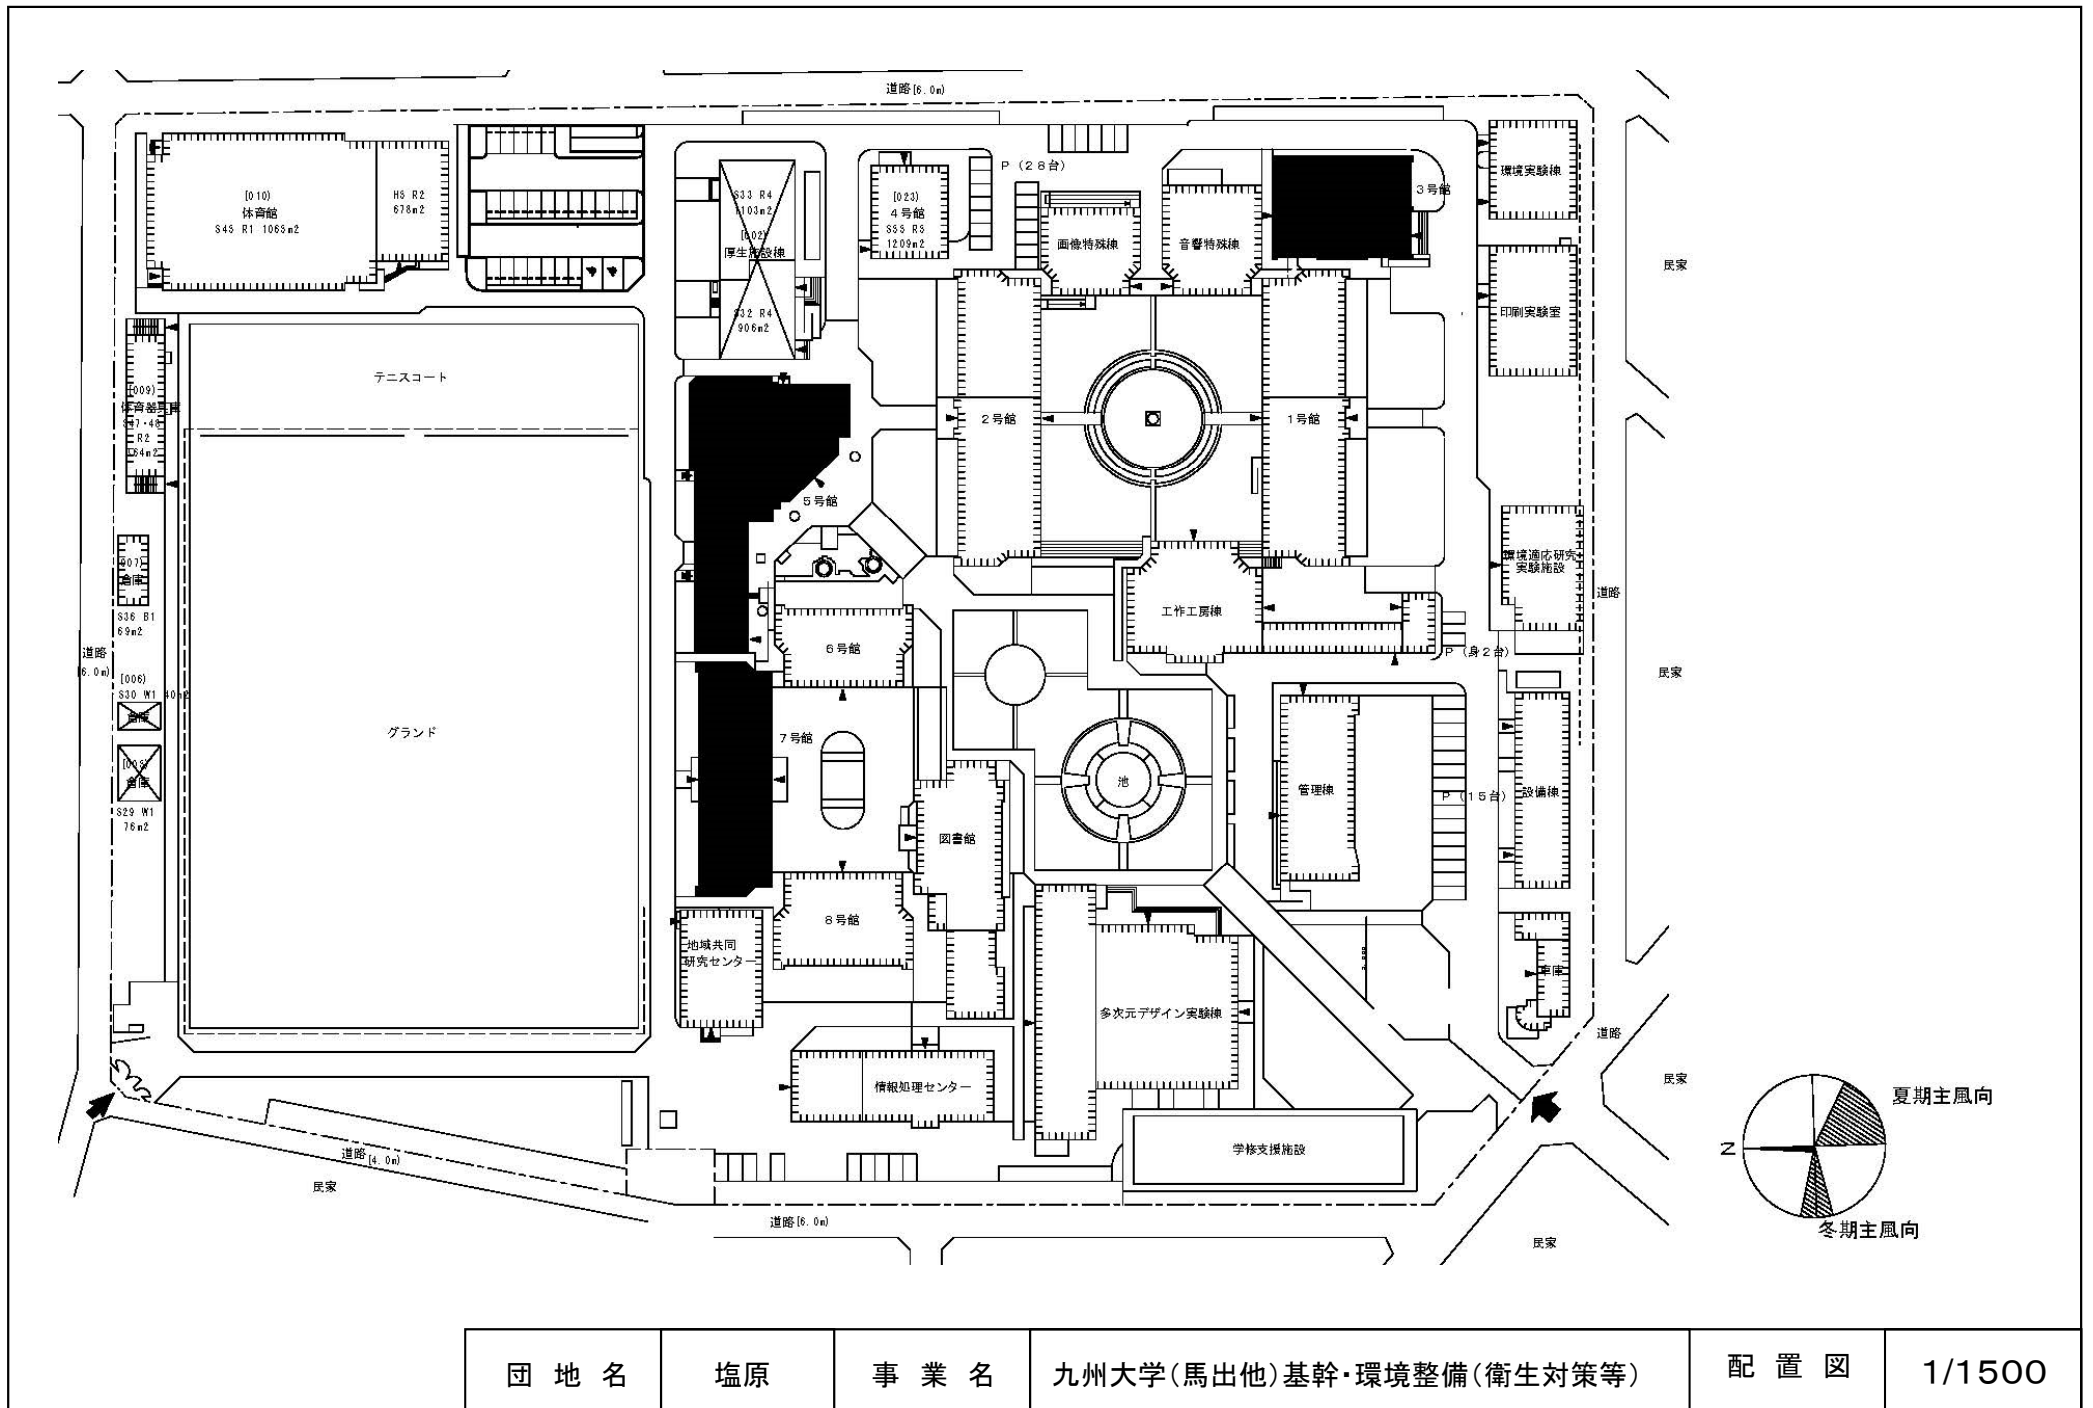

団地名	塩原	事業名	九州大学(馬出他)基幹・環境整備(衛生対策等)	配置図	1/1500
-----	----	-----	-------------------------	-----	--------

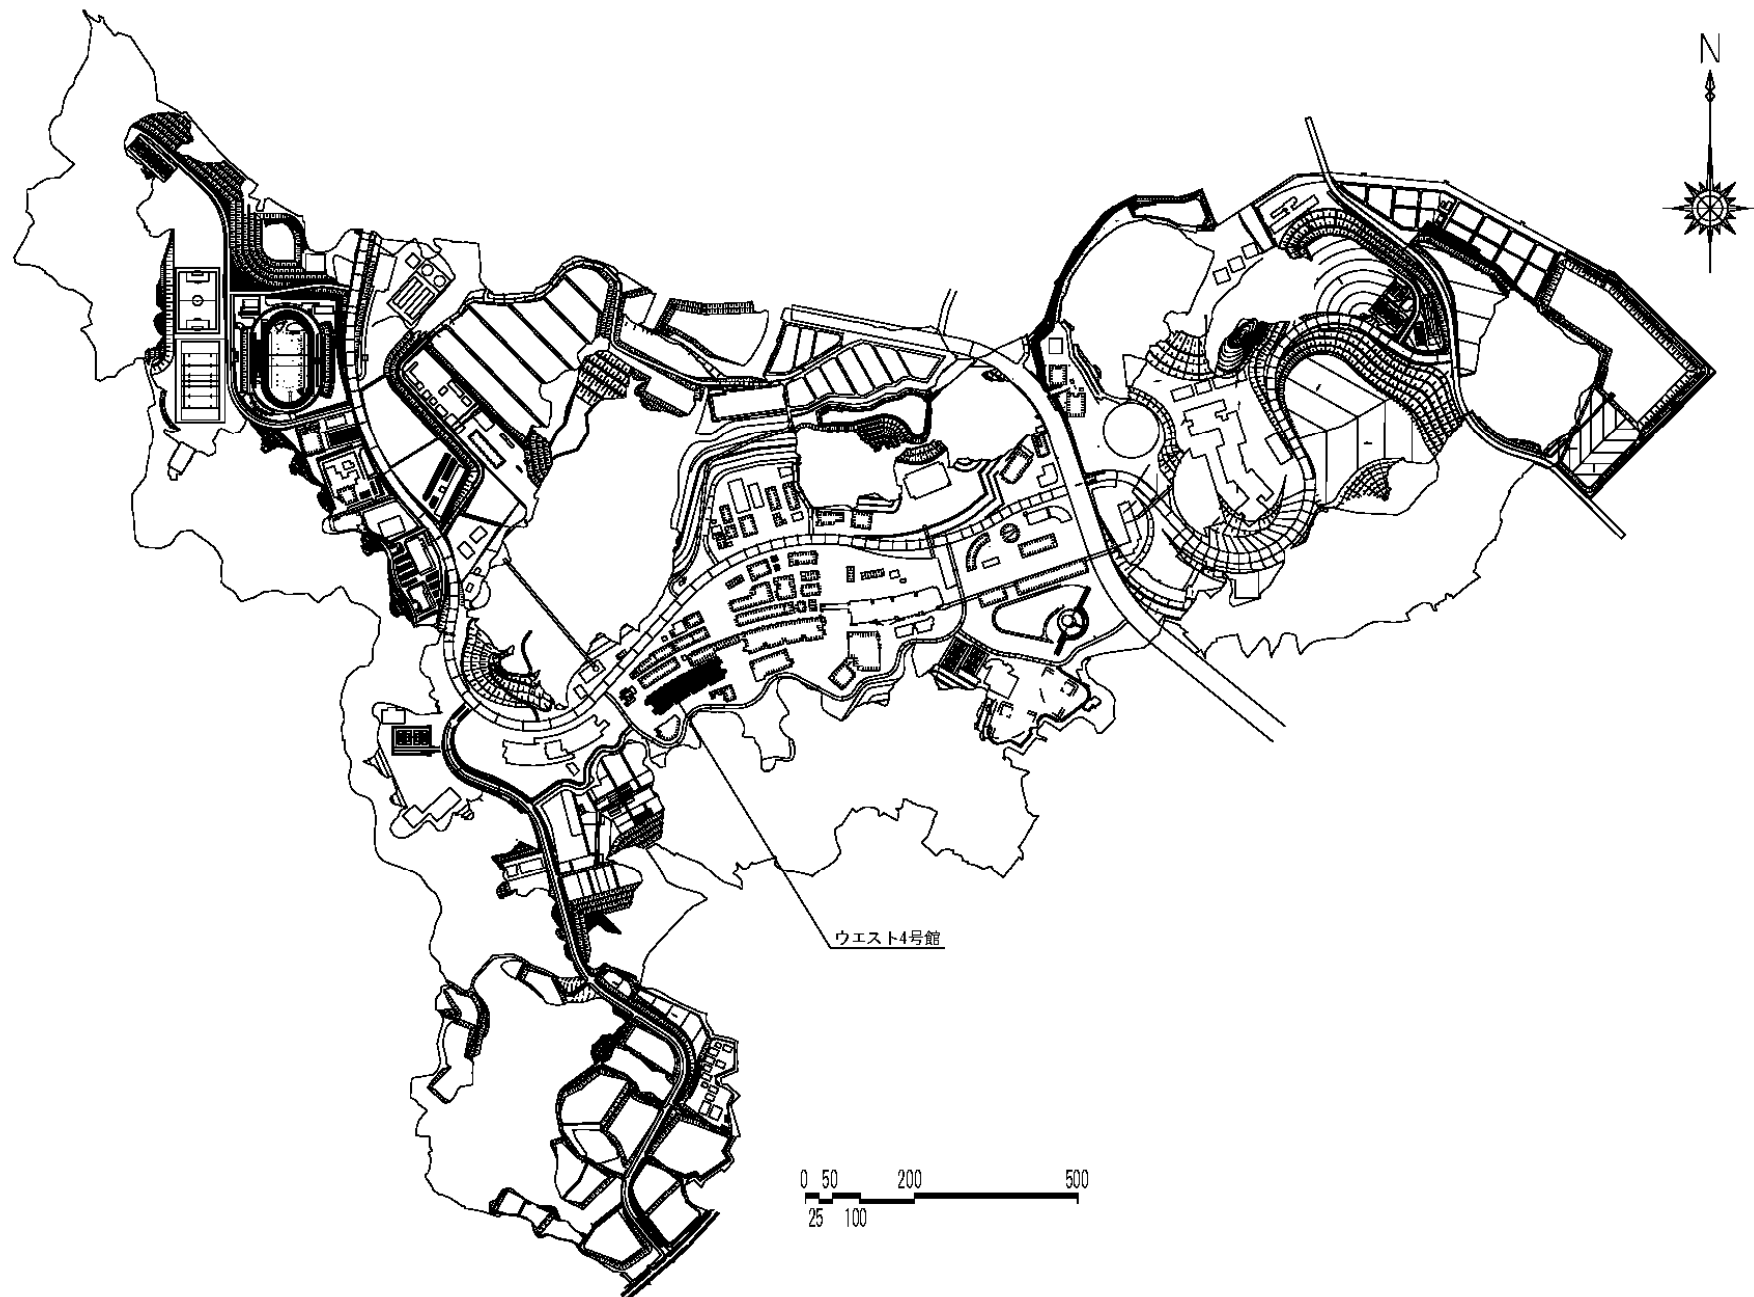


団地名	伊都	事業名	九州大学(馬出他)基幹・環境整備(衛生対策等)	配置図	1/15000
-----	----	-----	-------------------------	-----	---------

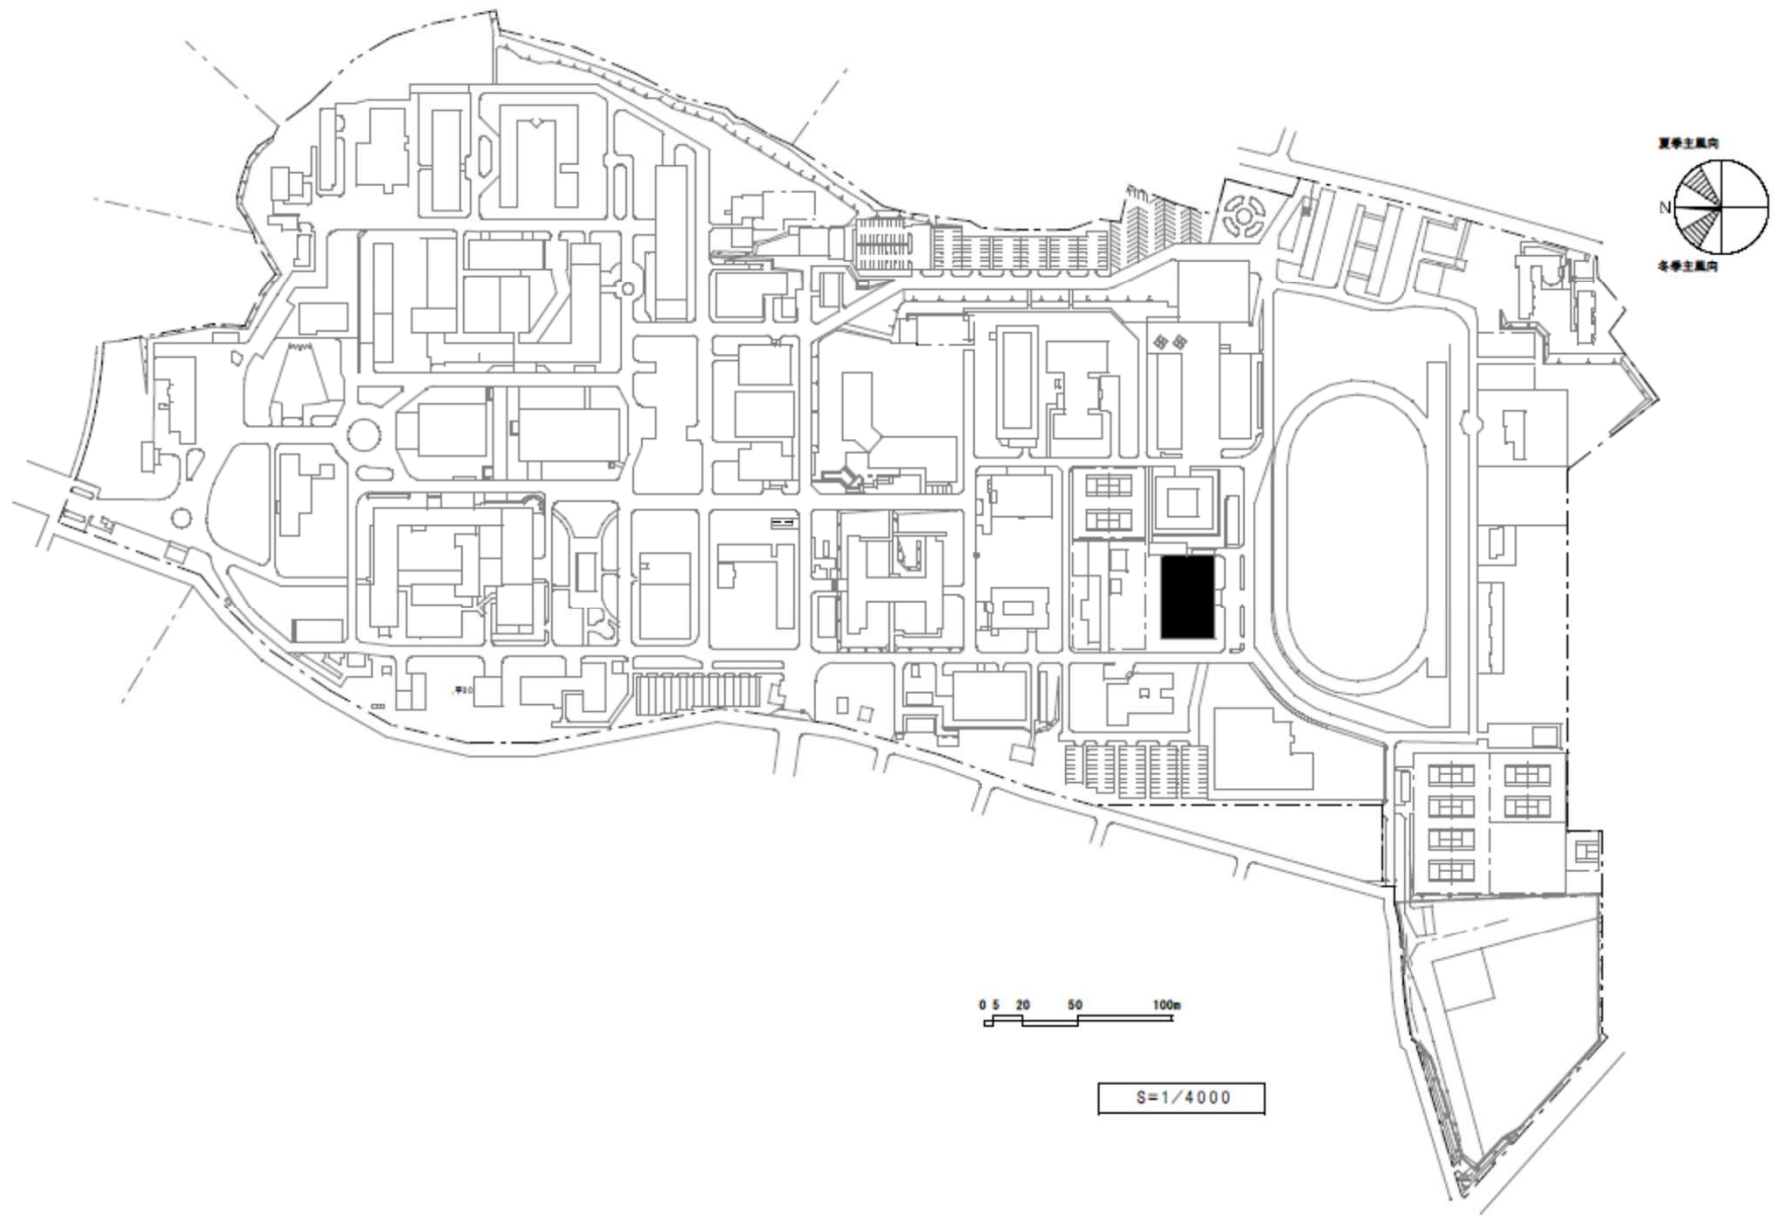


団地名	001 戸畑	事業名	九州工業大学(戸畑)共創環境形成拠点施設	配置図	1/4000
-----	--------	-----	----------------------	-----	--------



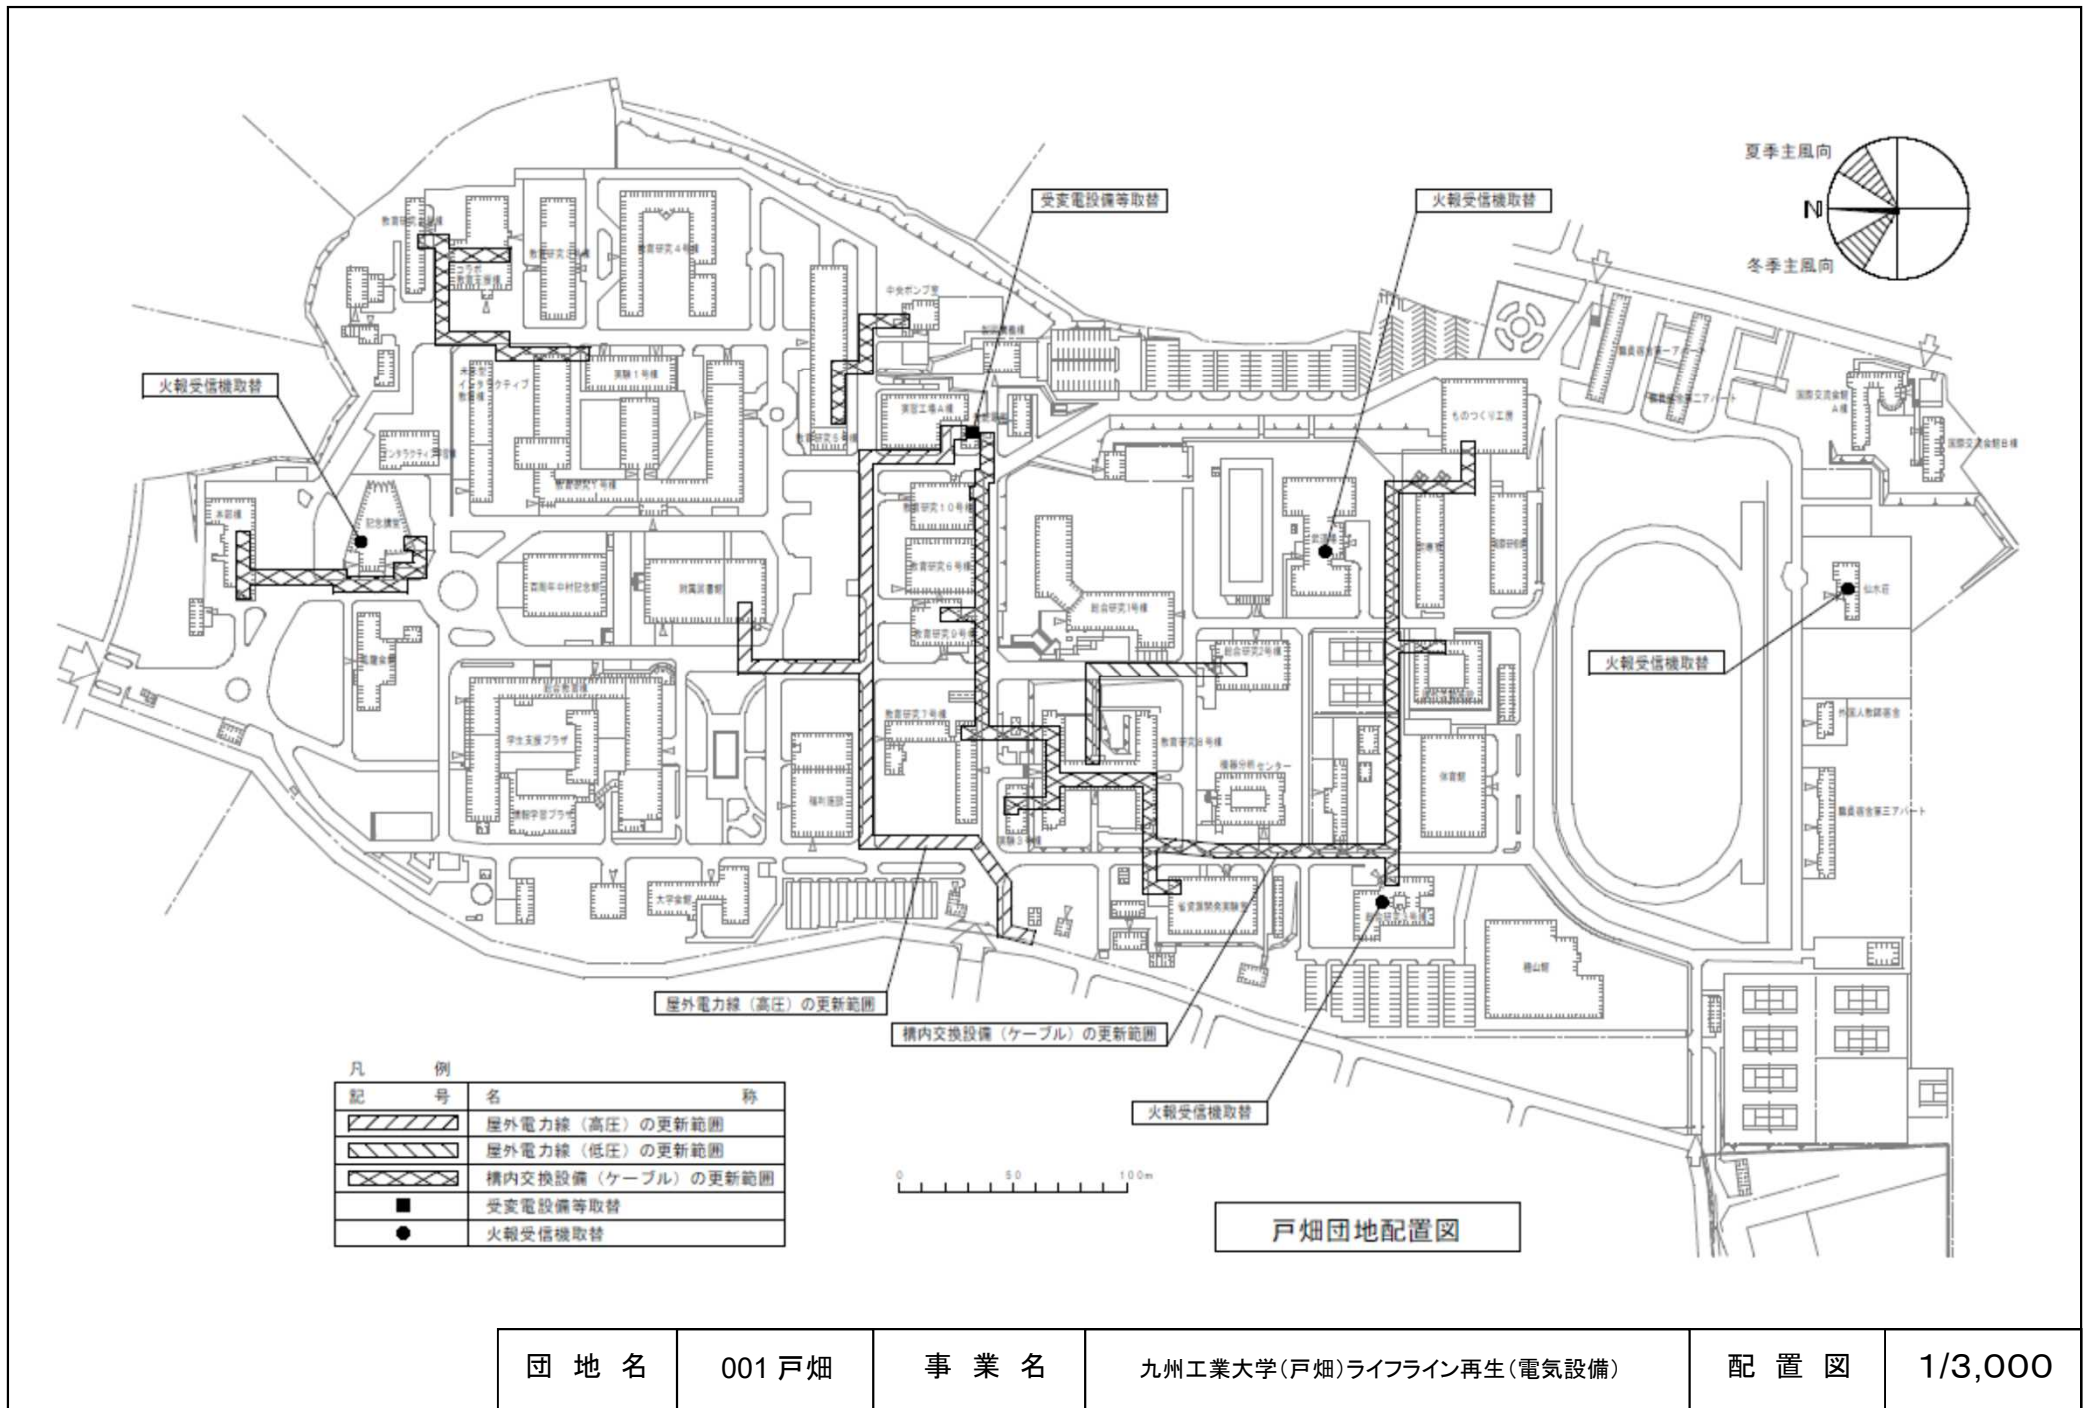


団 地 名	001 戸畑	事 業 名	九州工業大学(戸畑)ライフライン再生(電気設備)	配 置 図	1/3,000
-------	--------	-------	--------------------------	-------	---------

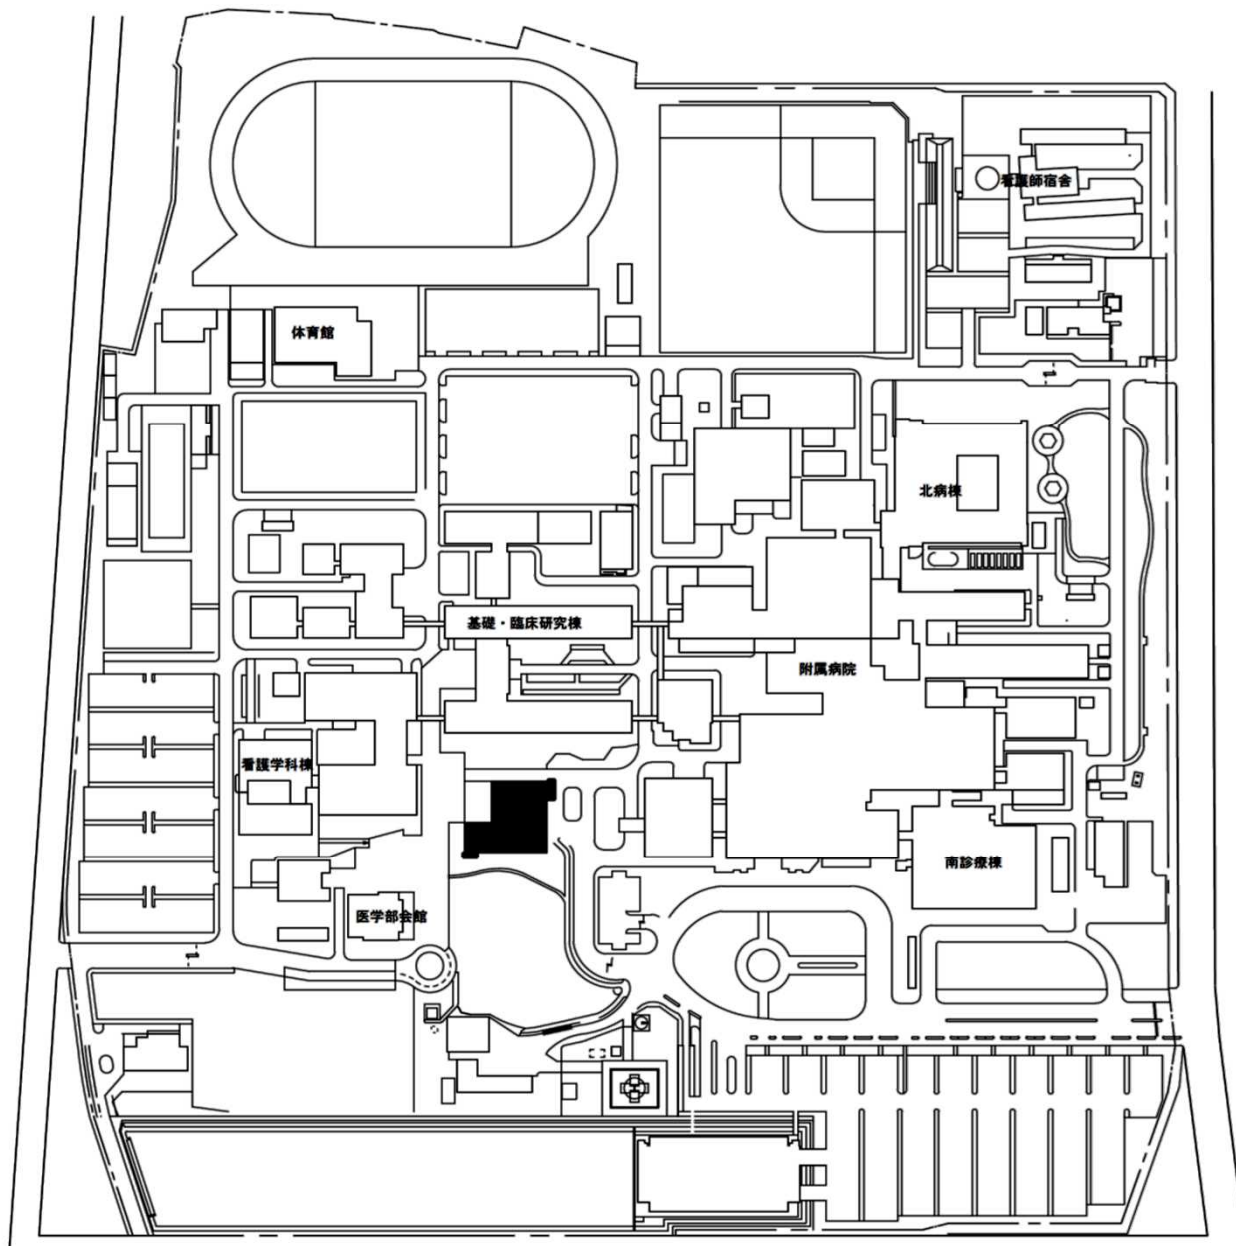


団地名	002 鍋島1	事業名	佐賀大学(鍋島)図書館改修	配置図	1/3000
-----	---------	-----	---------------	-----	--------




団地名	001 本庄町1	事業名	佐賀大学(本庄町)基幹・環境整備(衛生対策等)	配置図	1/4, 000
-----	----------	-----	-------------------------	-----	----------

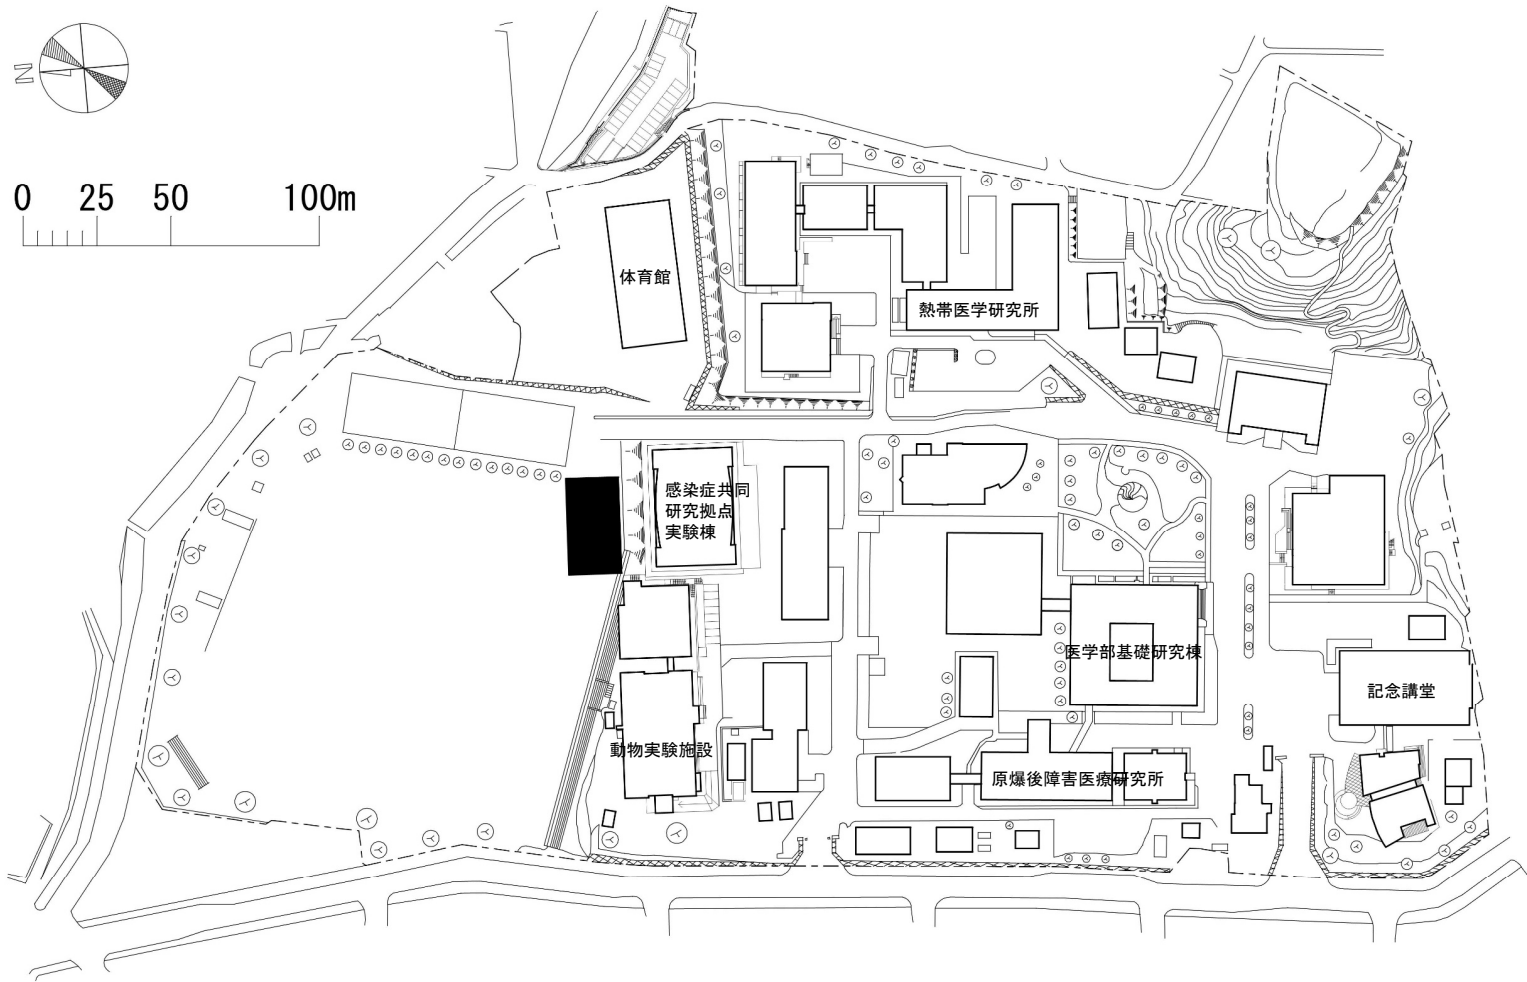

団地名	002 坂本1	事業名	長崎大学(坂本)研究教育棟	配置図	1/2500
-----	---------	-----	---------------	-----	--------

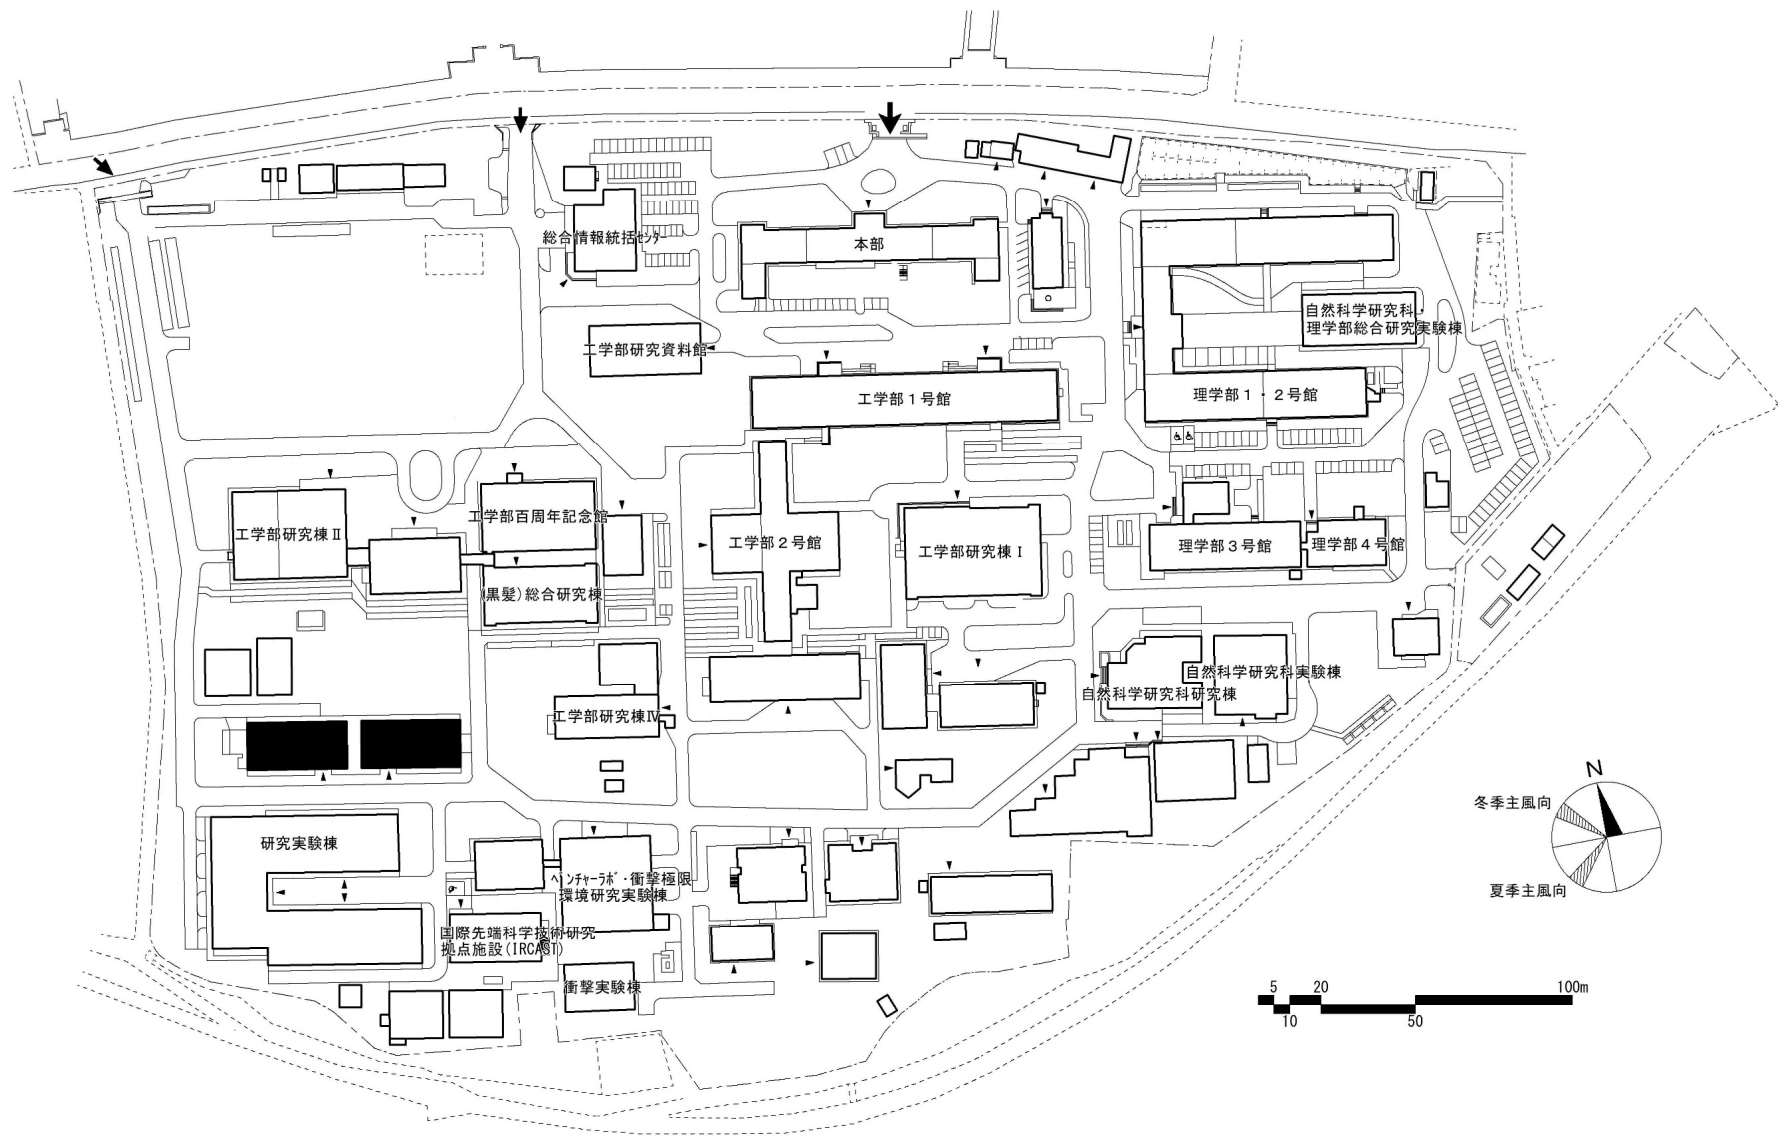


団地名	001 黒髪 (南地区)	事業名	熊本大学(黒髪)実習棟改修(工学系)	配置図	1/2,500
-----	-----------------	-----	--------------------	-----	---------

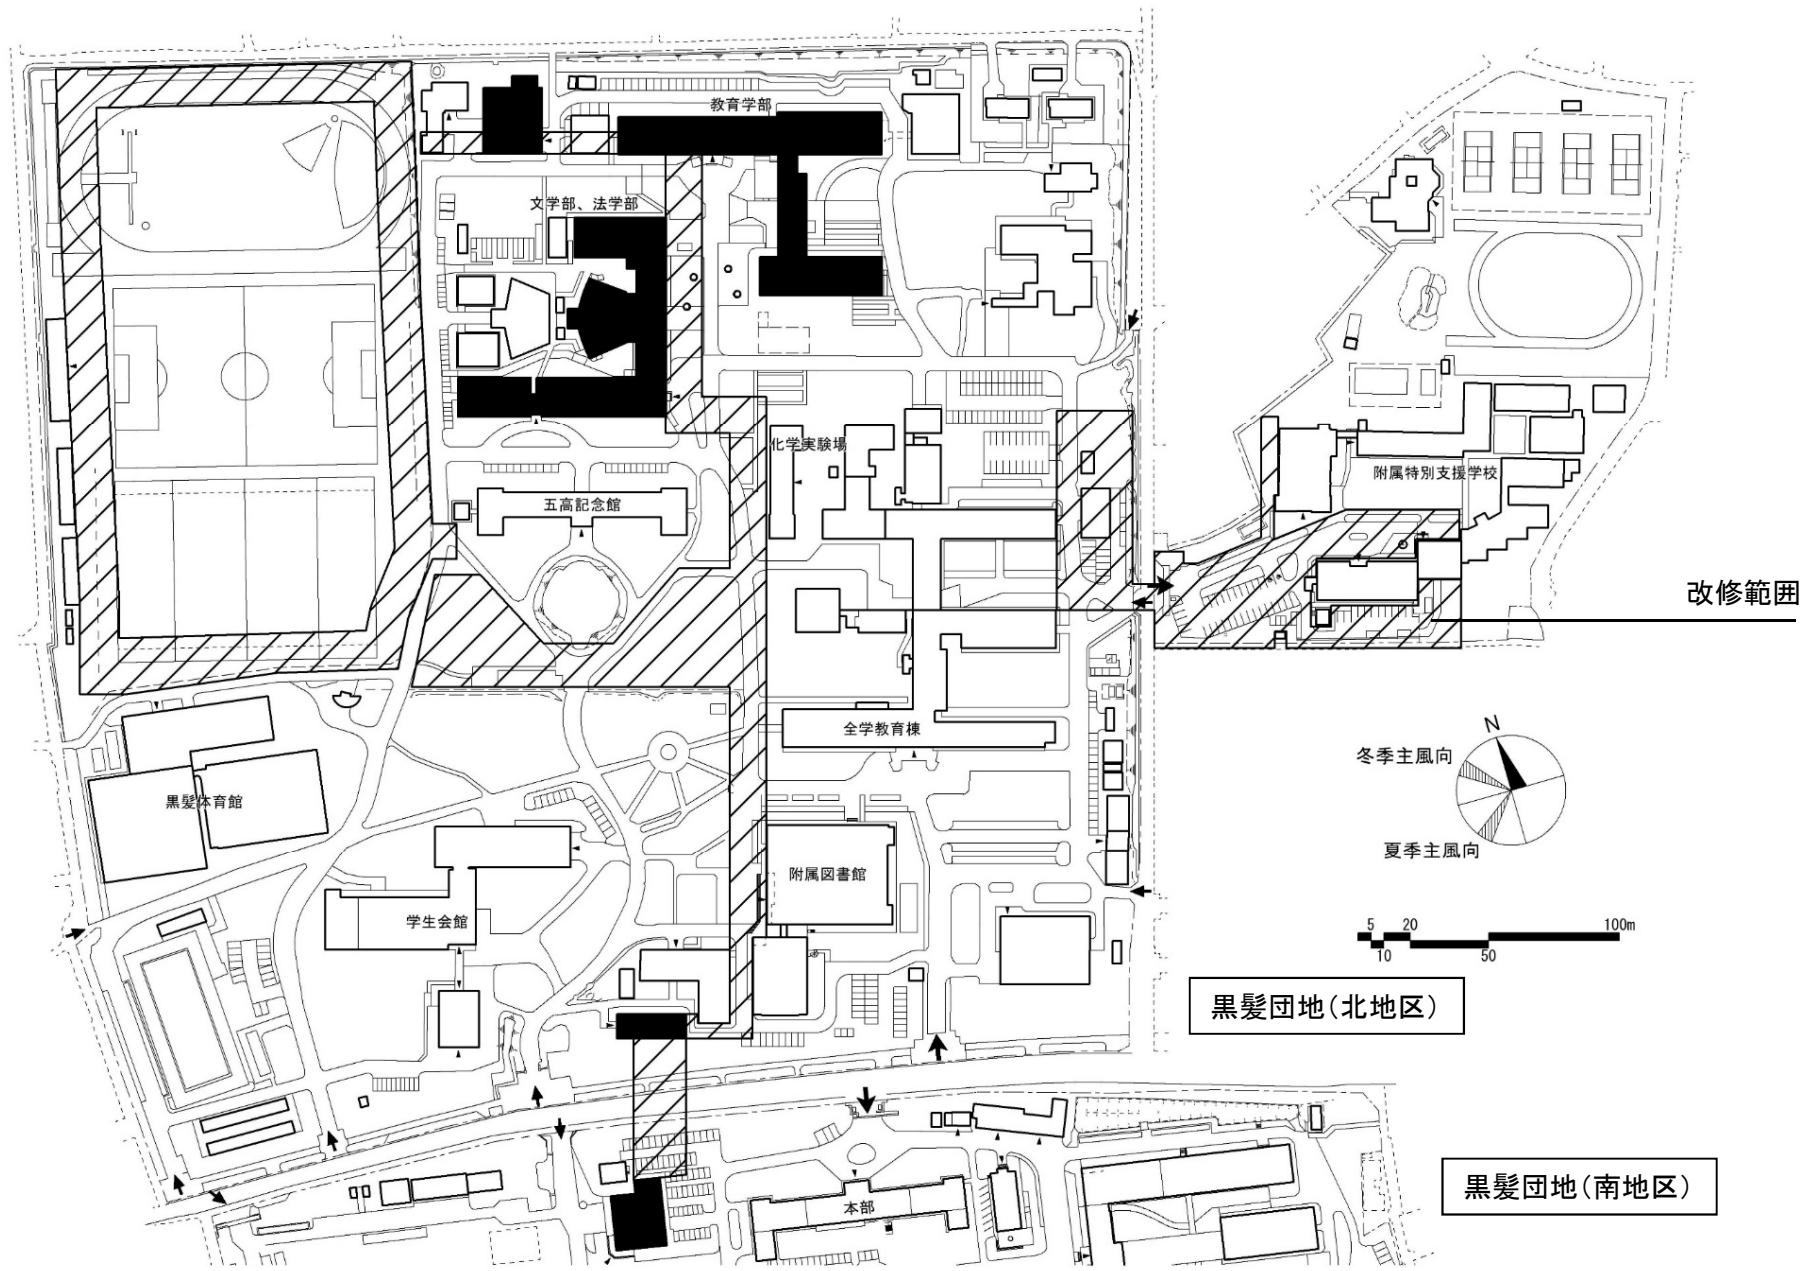


黒髪団地(北地区)

黒髪団地(南地区)

団地名	001 黒髪	事業名	熊本大学(黒髪)ライフライン再生 (給排水設備等)	配置図	1/3,000
-----	--------	-----	------------------------------	-----	---------

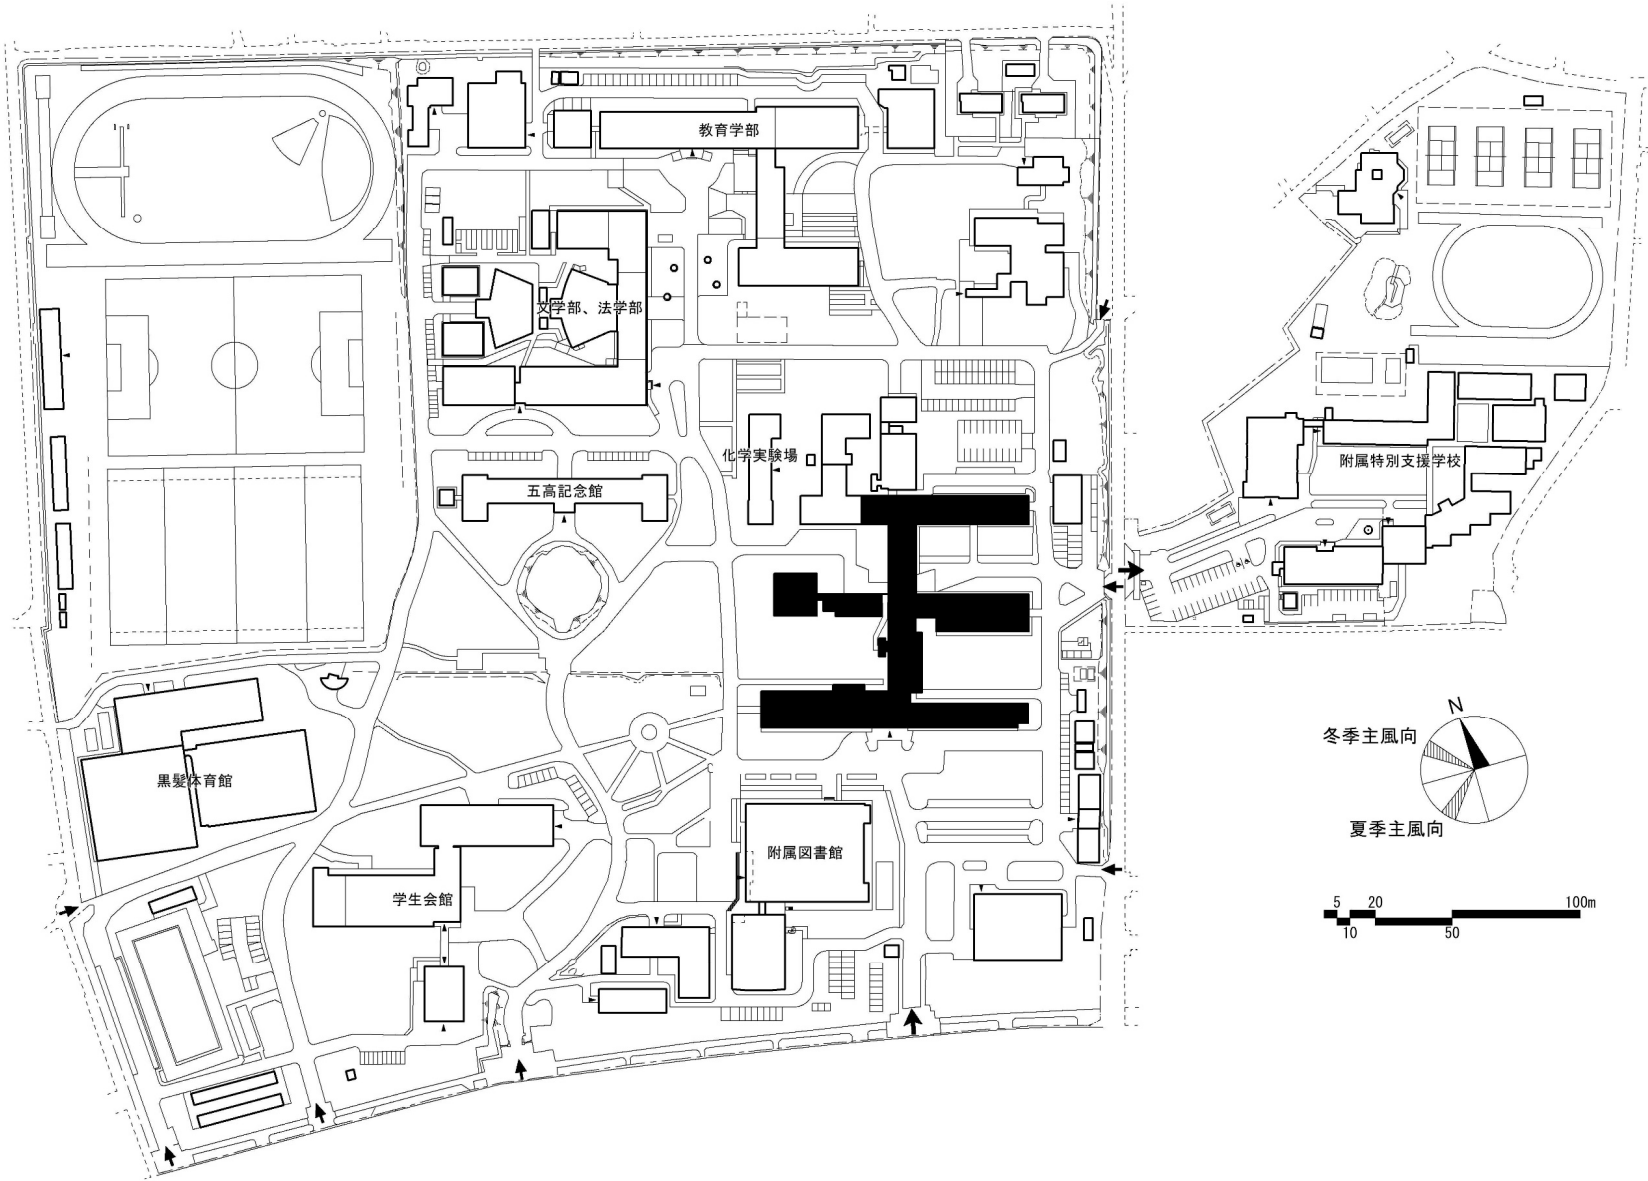



団地名 001 黒髪 (北地区)	事業名 熊本大学(黒髪)基幹・環境整備(衛生対策等)	配置図 1/3,000
------------------------	-------------------------------	----------------

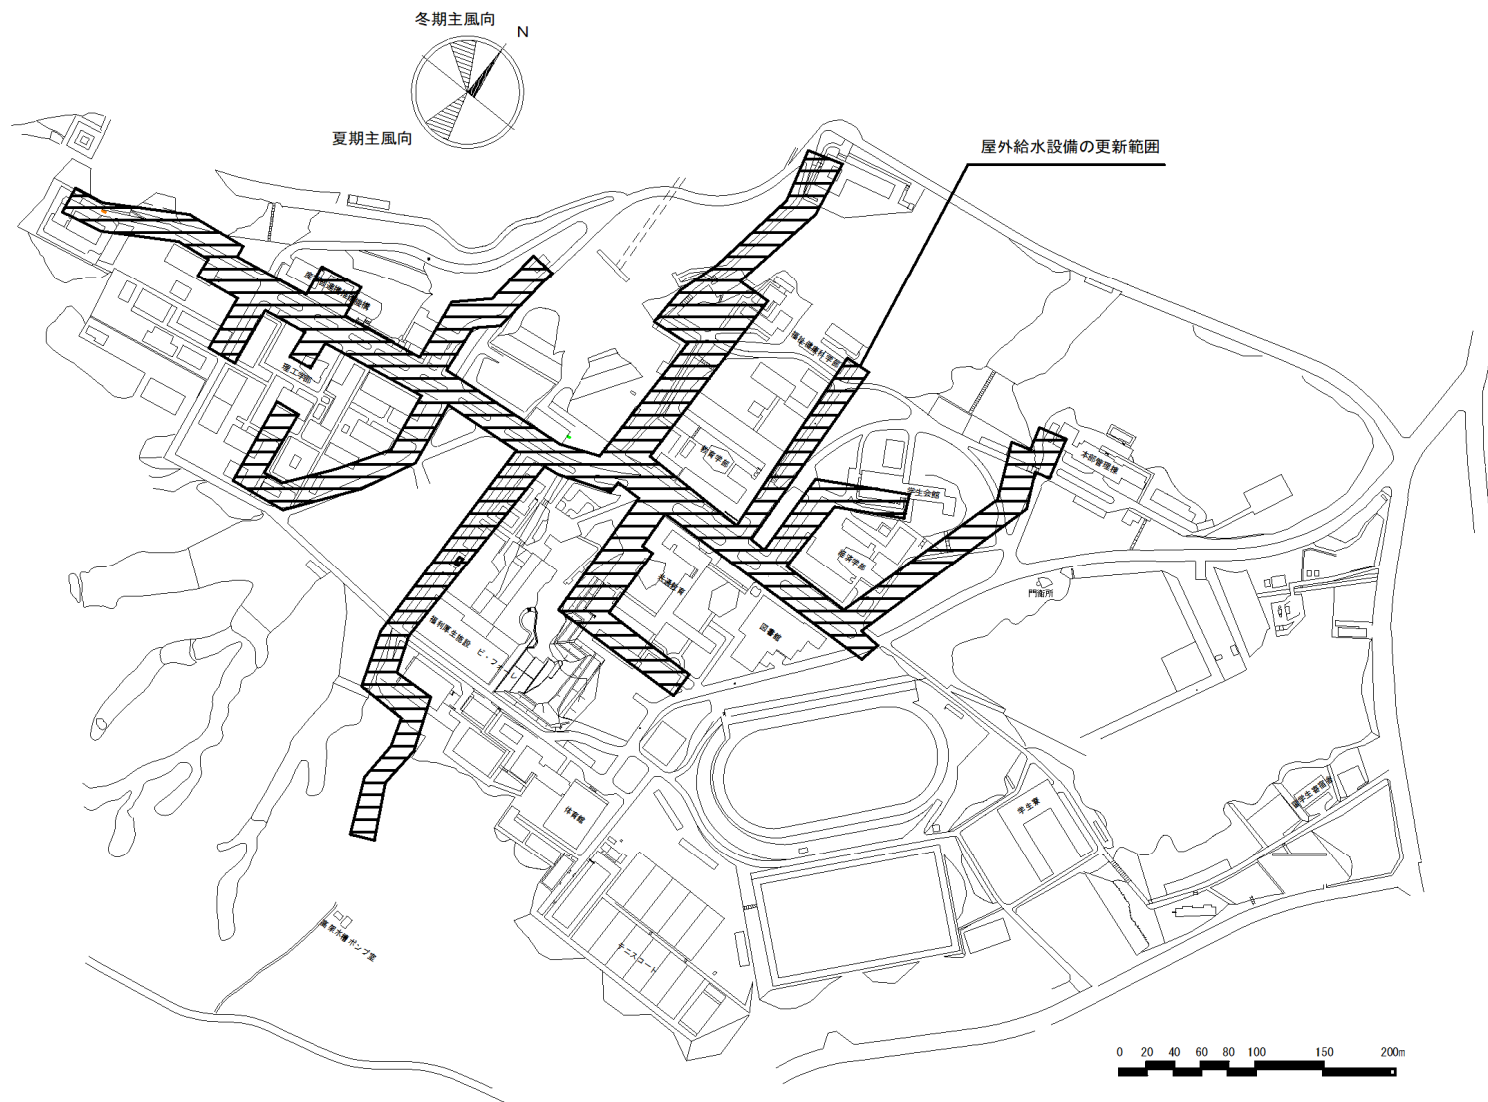


団地名	001 旦野原	事業名	大分大学(旦野原)ライフライン再生(給排水設備)	配置図	1/5000
-----	---------	-----	--------------------------	-----	--------





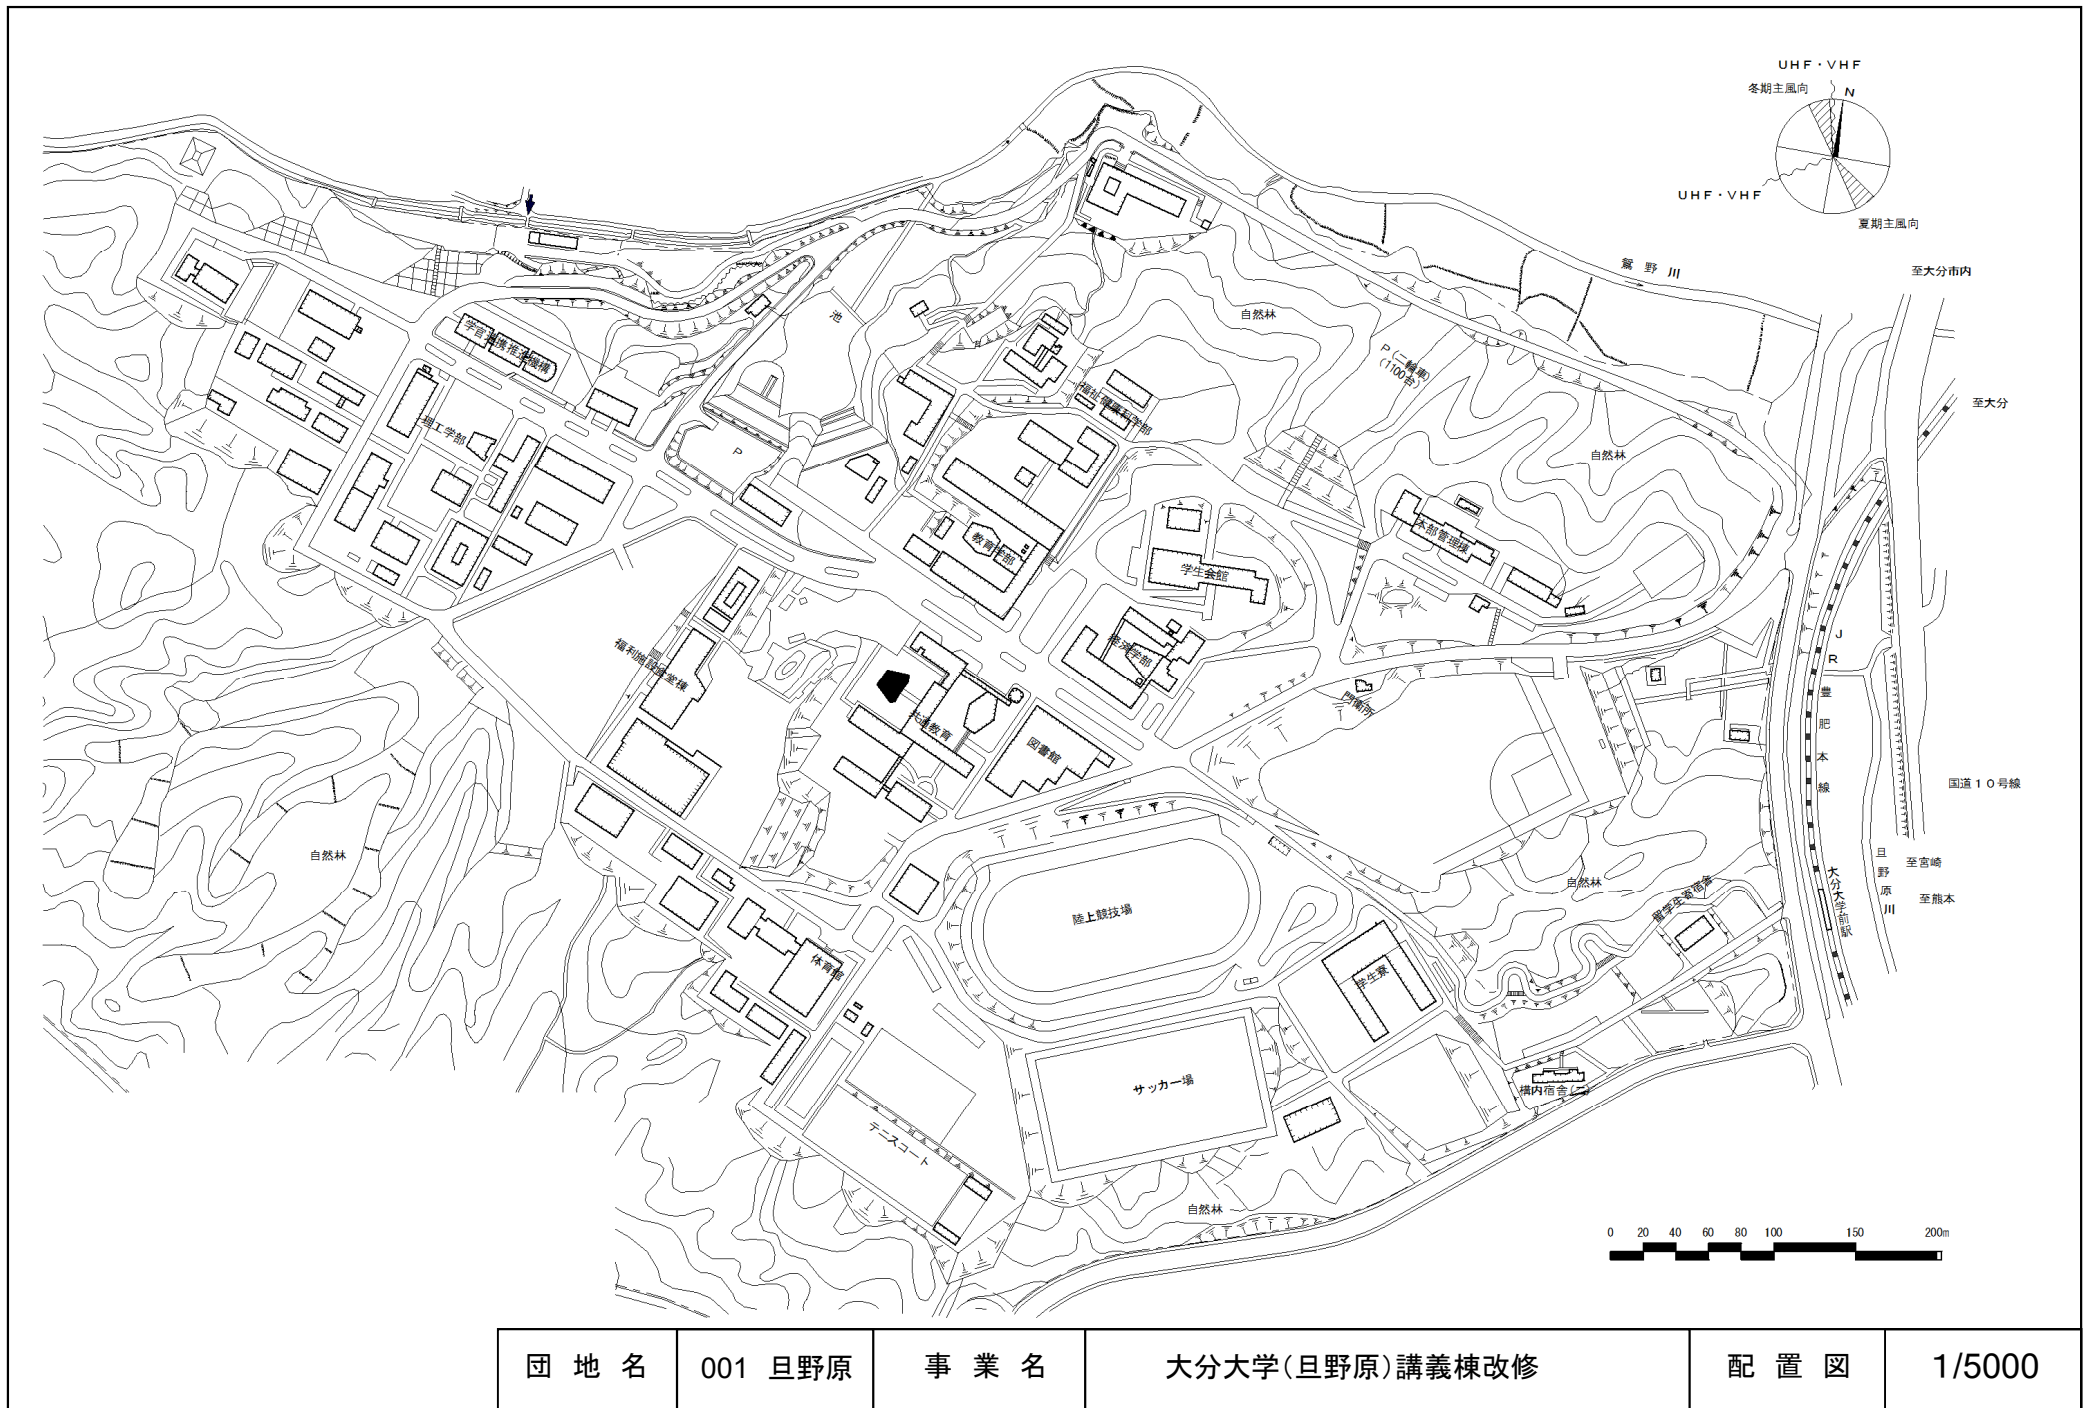

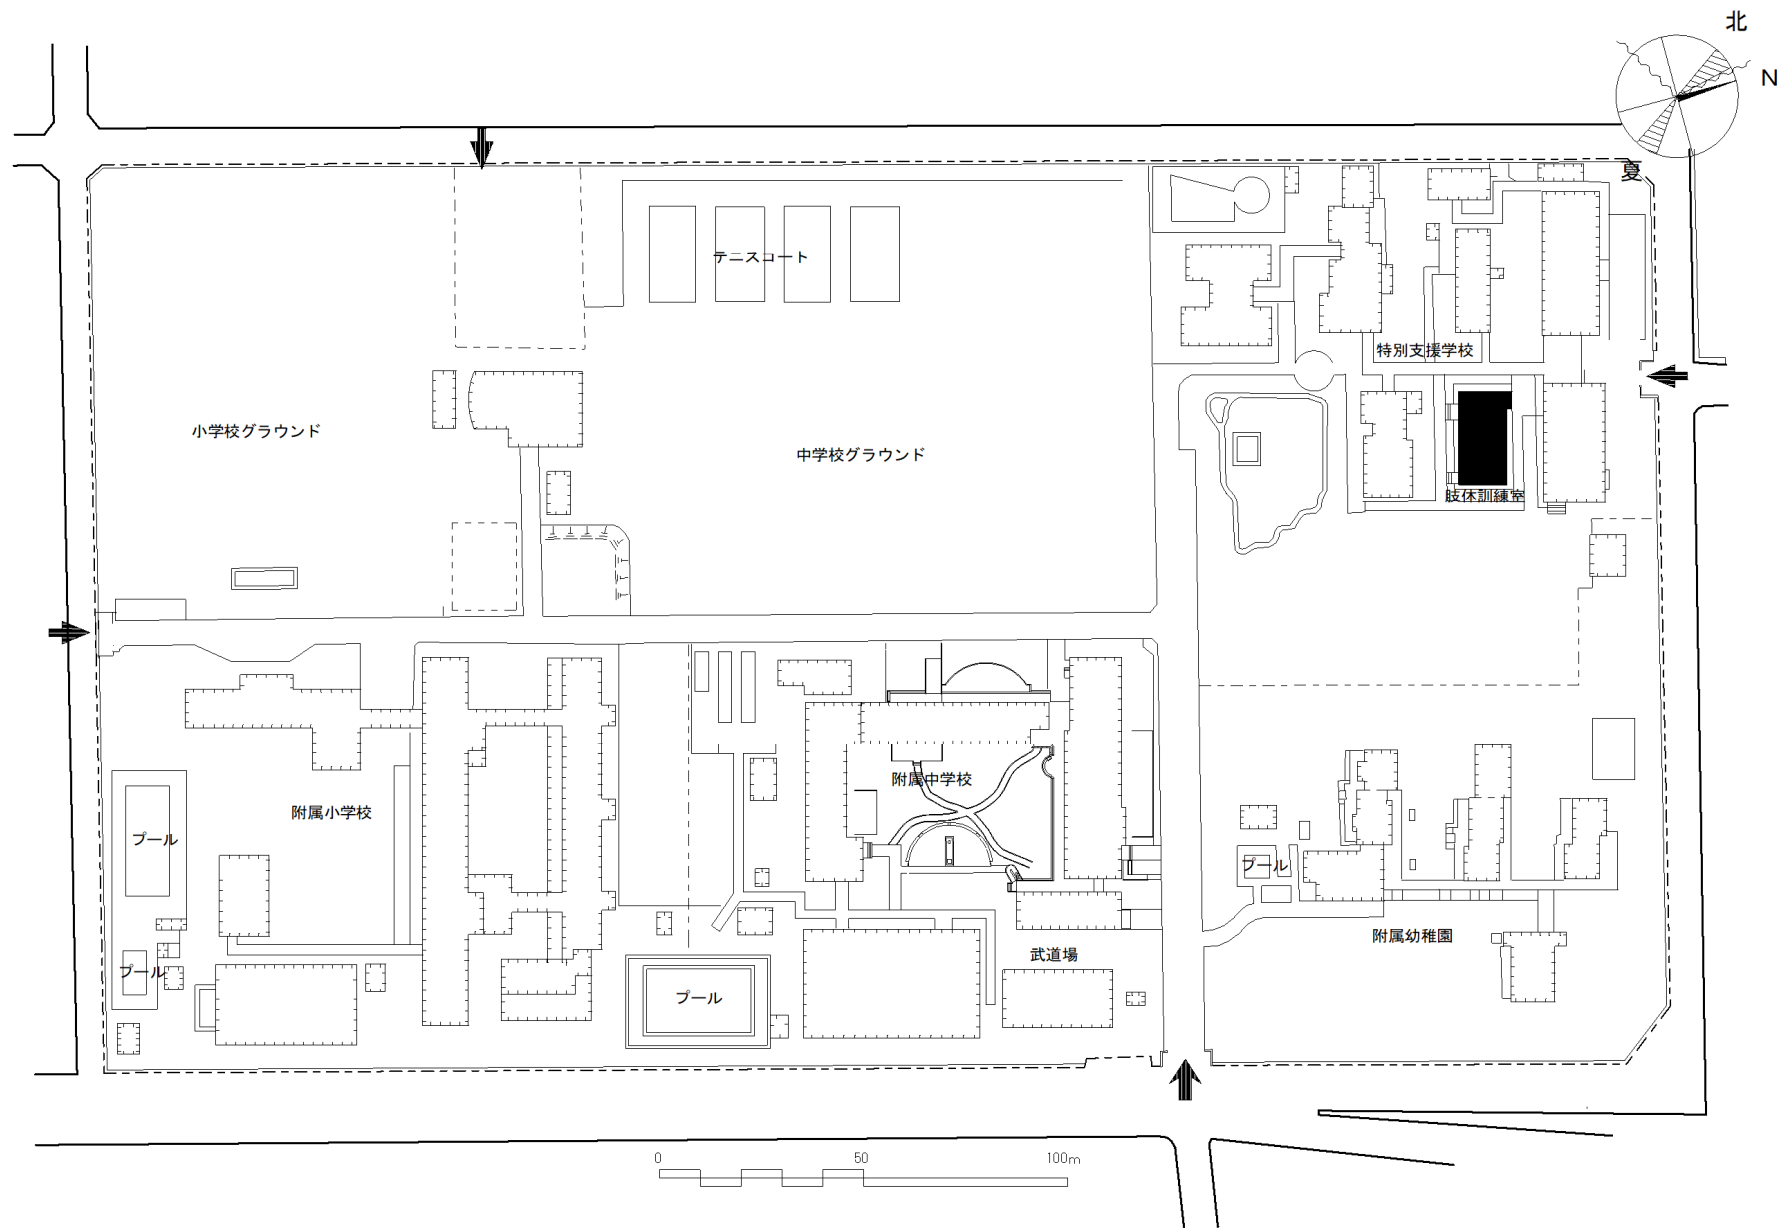



団地名	003 王子新町	事業名	大分大学(王子新町)校舎改修	配置図	1/1500
-----	----------	-----	----------------	-----	--------

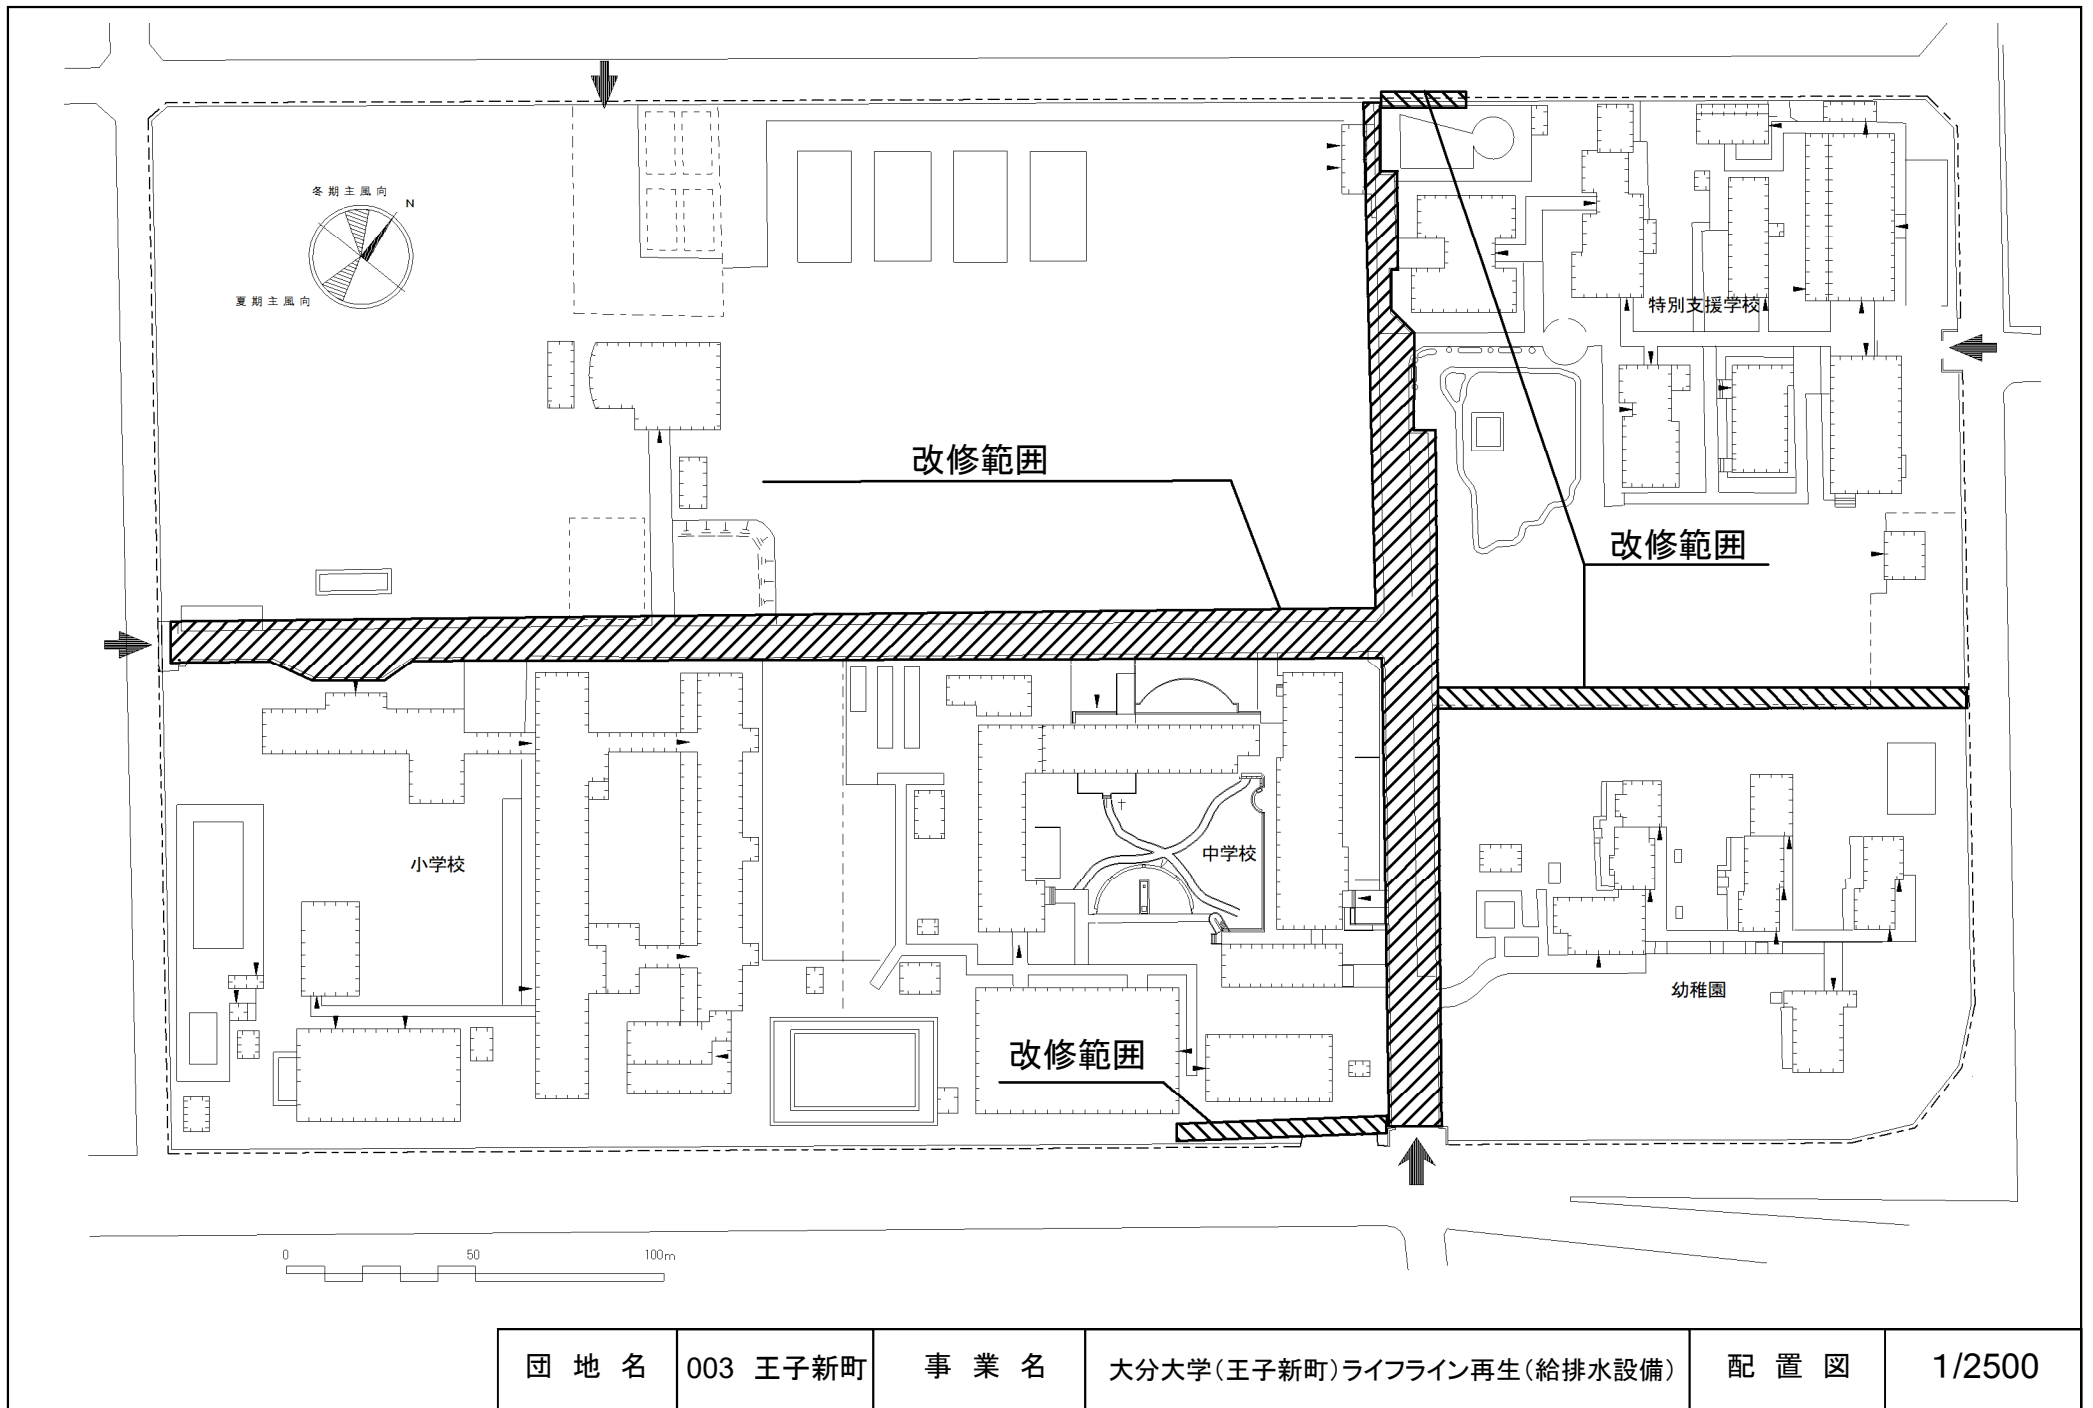

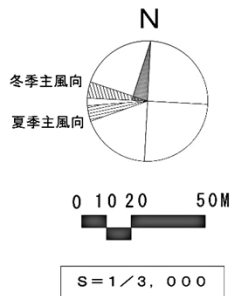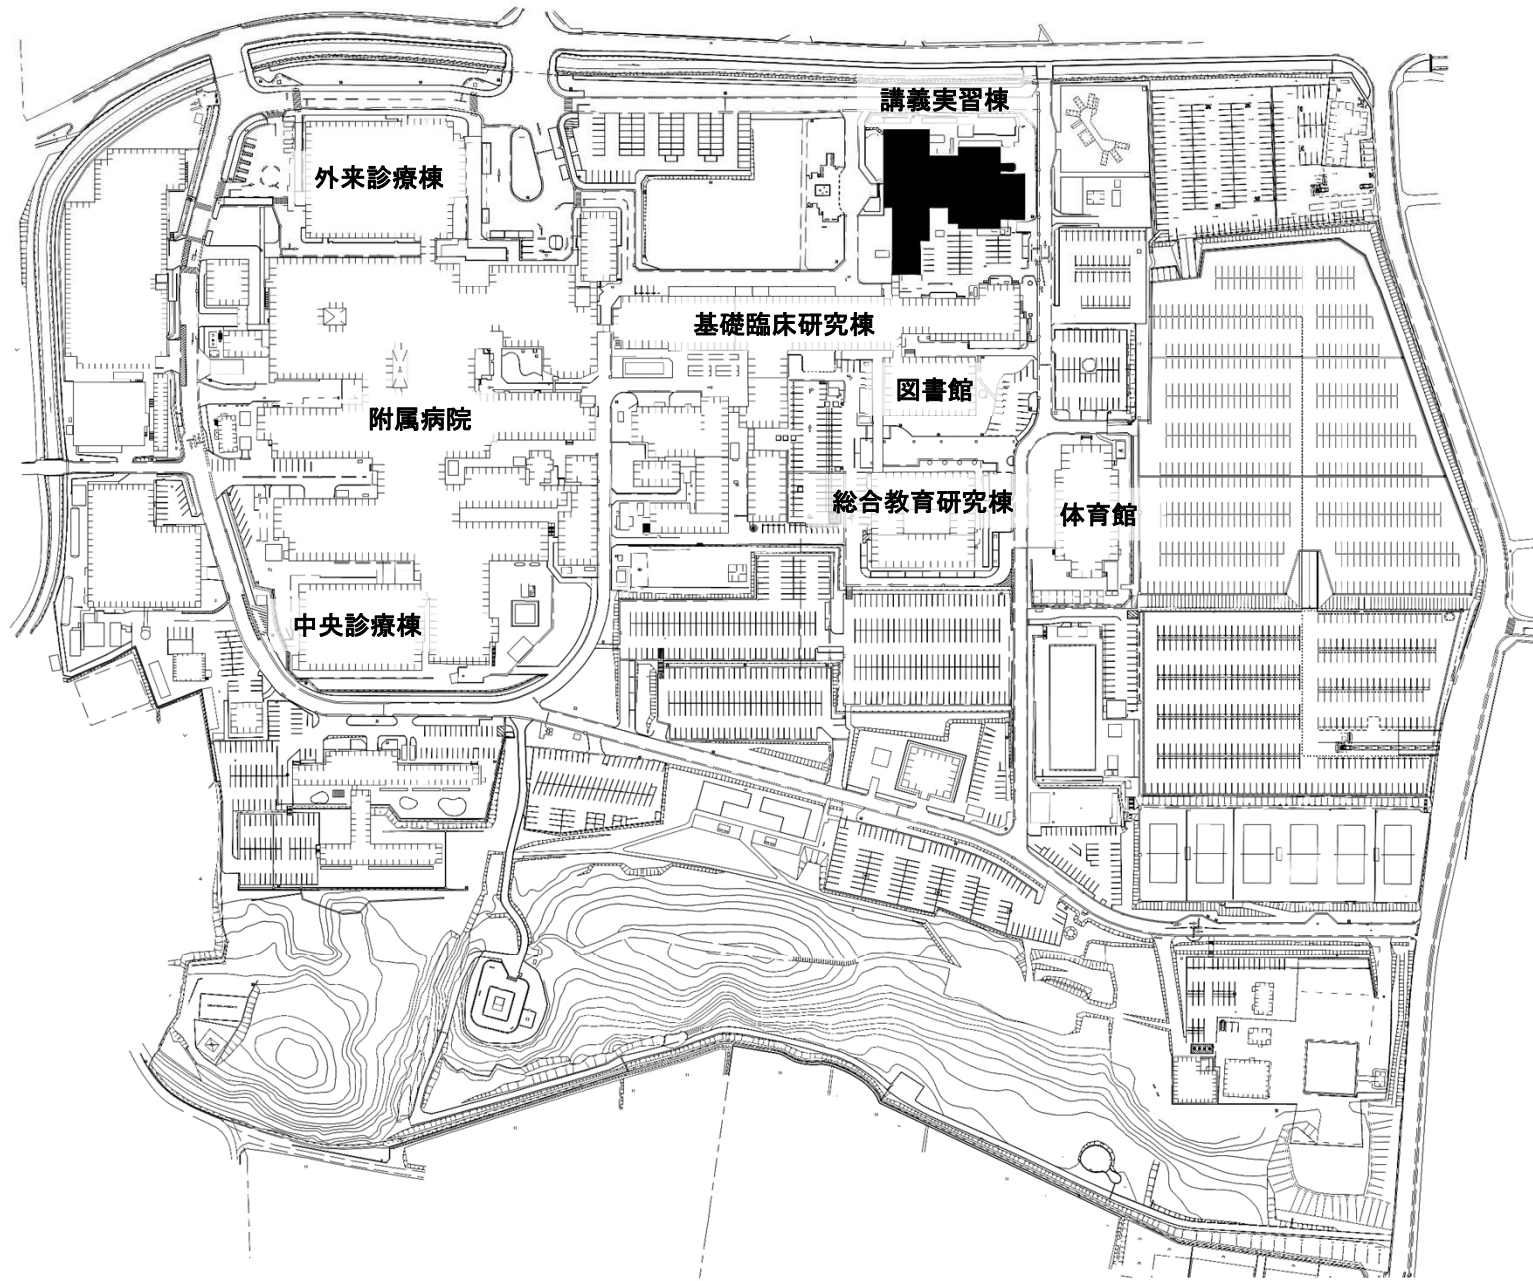


団地名	050 清武	事業名	宮崎大学(清武)基幹・環境整備(衛生対策等)	配置図	1/3,000
-----	--------	-----	------------------------	-----	---------



磁北 (西偏 5° ~ 15°)

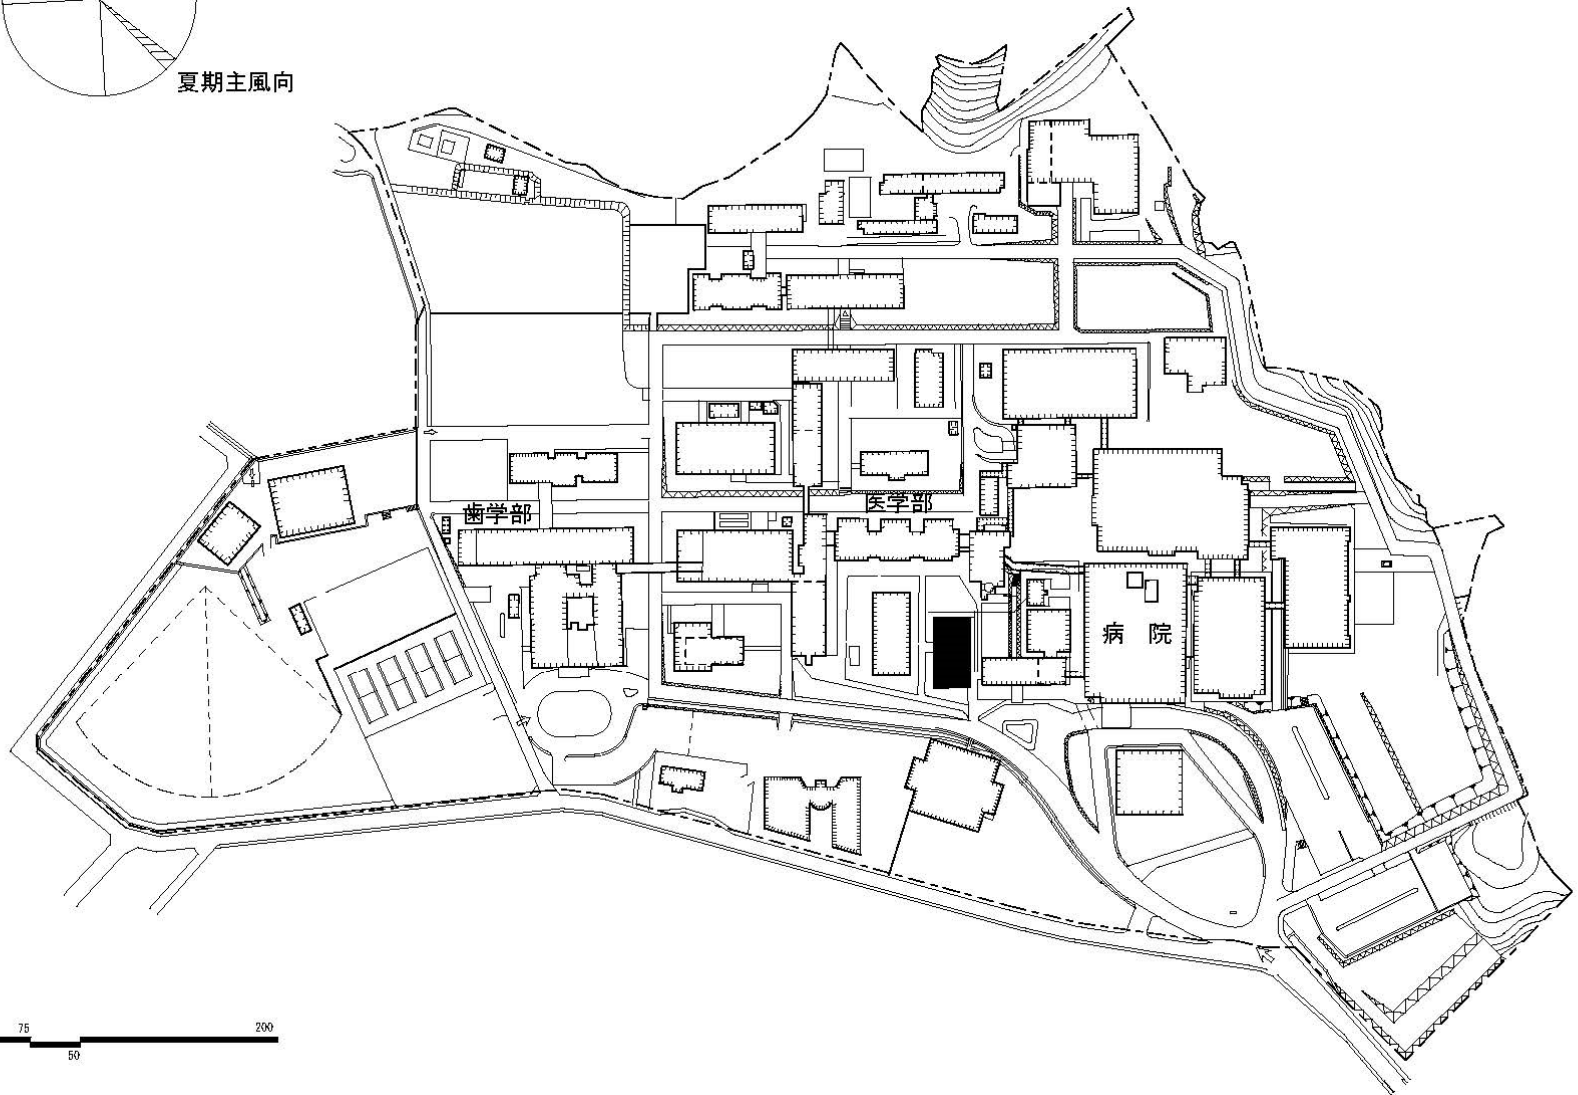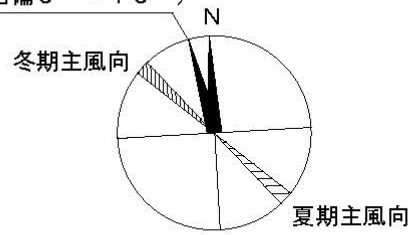


団地名	030 桜ヶ丘	事業名	鹿児島大学(桜ヶ丘)図書館改修	配置図	1/4,000
-----	---------	-----	-----------------	-----	---------

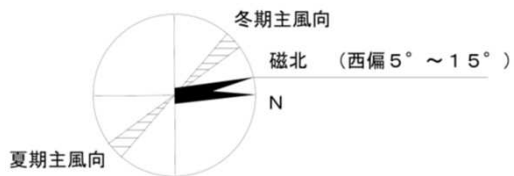

団地名	001 郡元	事業名	鹿児島大学(郡元)基幹・環境整備(衛生対策等)	配置図	1/4, 000
-----	--------	-----	-------------------------	-----	----------

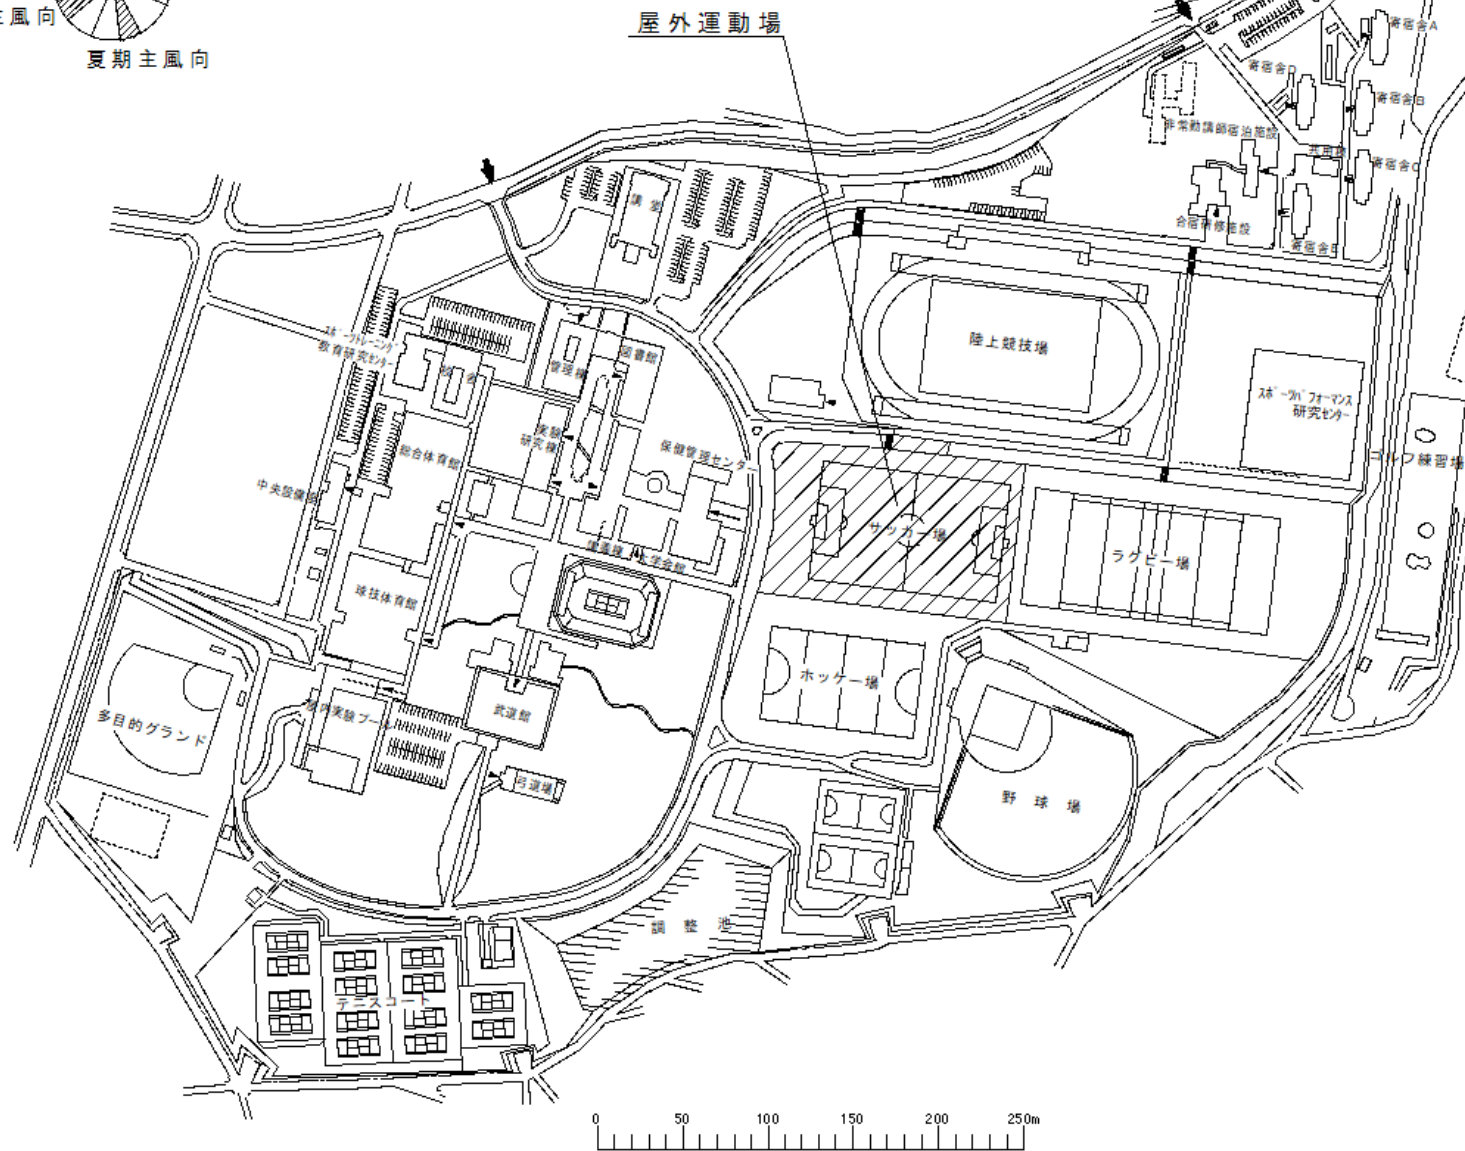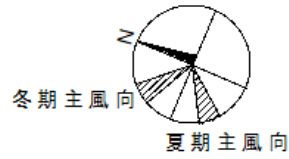

団地名	001 白水	事業名	鹿屋体育大学(白水)基幹・環境整備 (屋外体育施設)	配置図	1/4,500
-----	--------	-----	-------------------------------	-----	---------

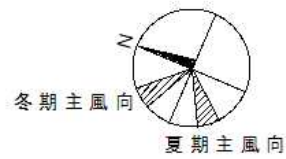


冬期主風向

夏期主風向


改修範囲

改修範囲

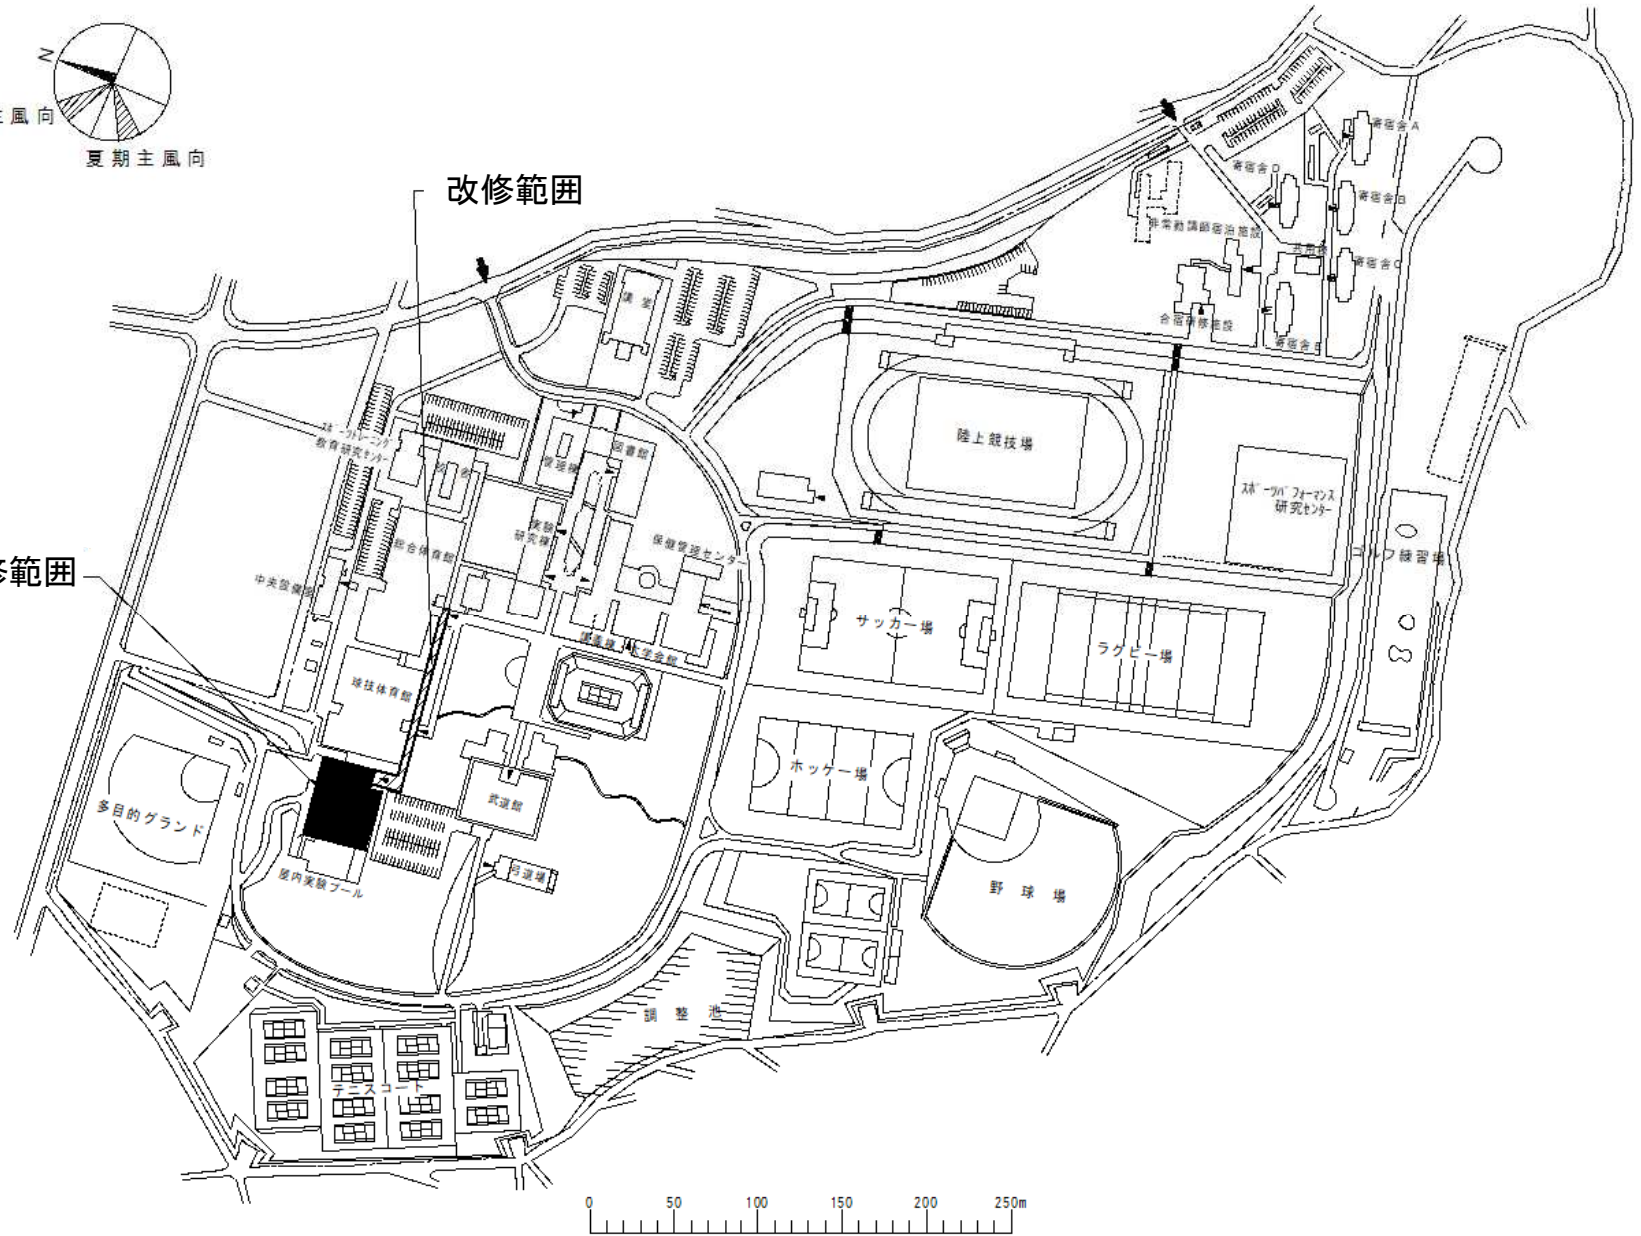


団地名	001 白水	事業名	鹿屋体育大学(白水)ライフライン再生 (給排水設備)	配置図	1/4,500
-----	--------	-----	-------------------------------	-----	---------




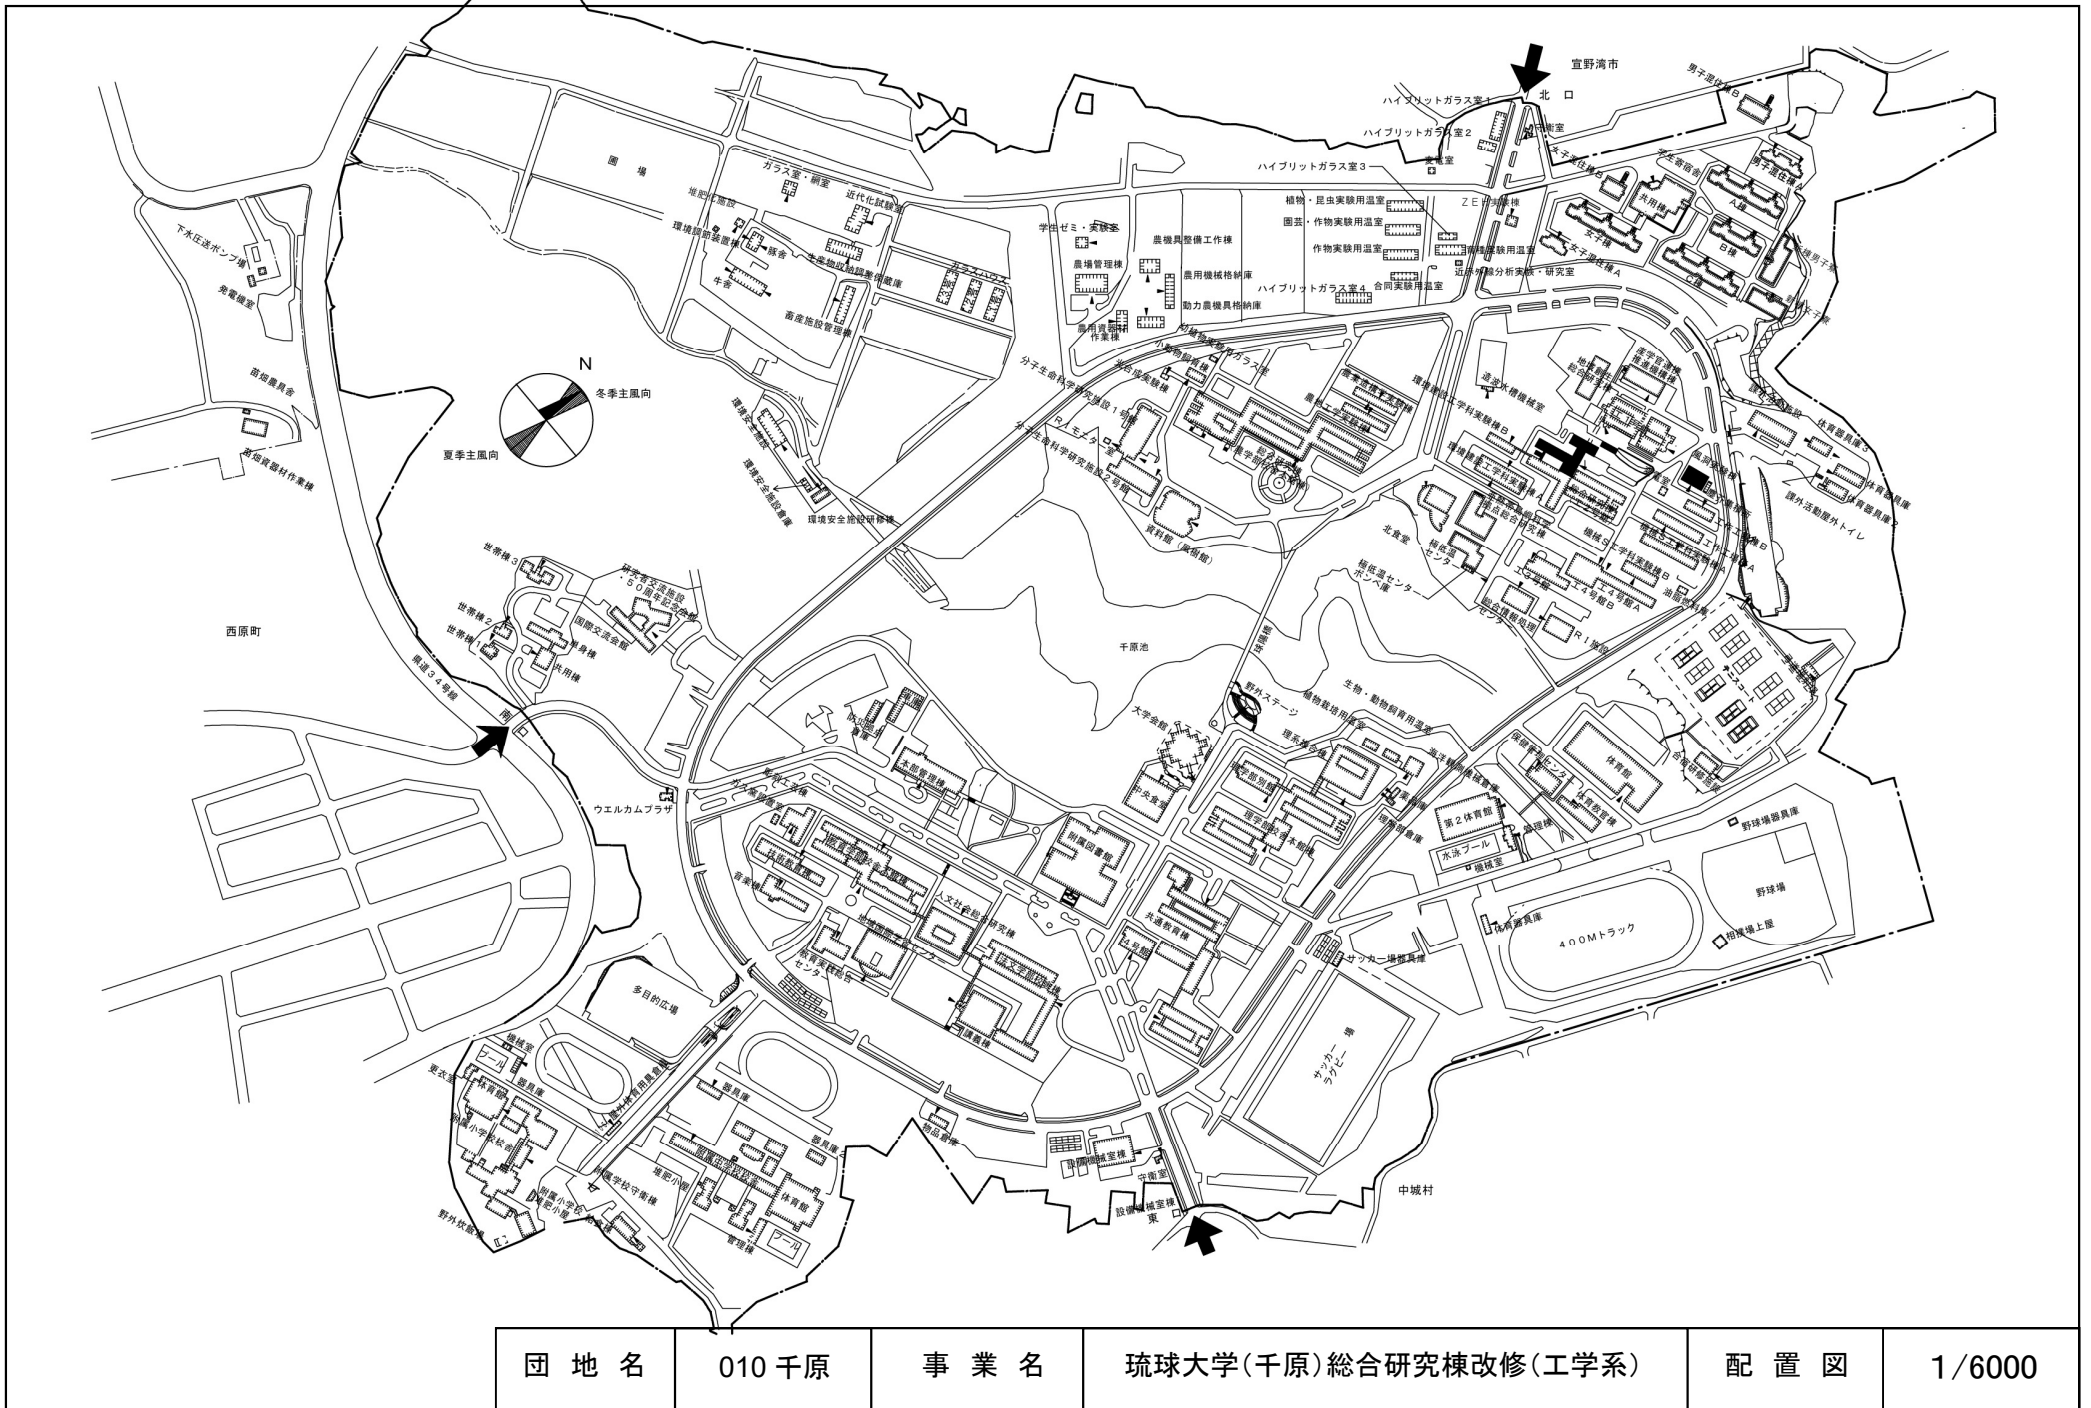


団地名	010千原	事業名	琉球大学(千原)総合研究棟改修(工学系)	配置図	1/6000
-----	-------	-----	----------------------	-----	--------

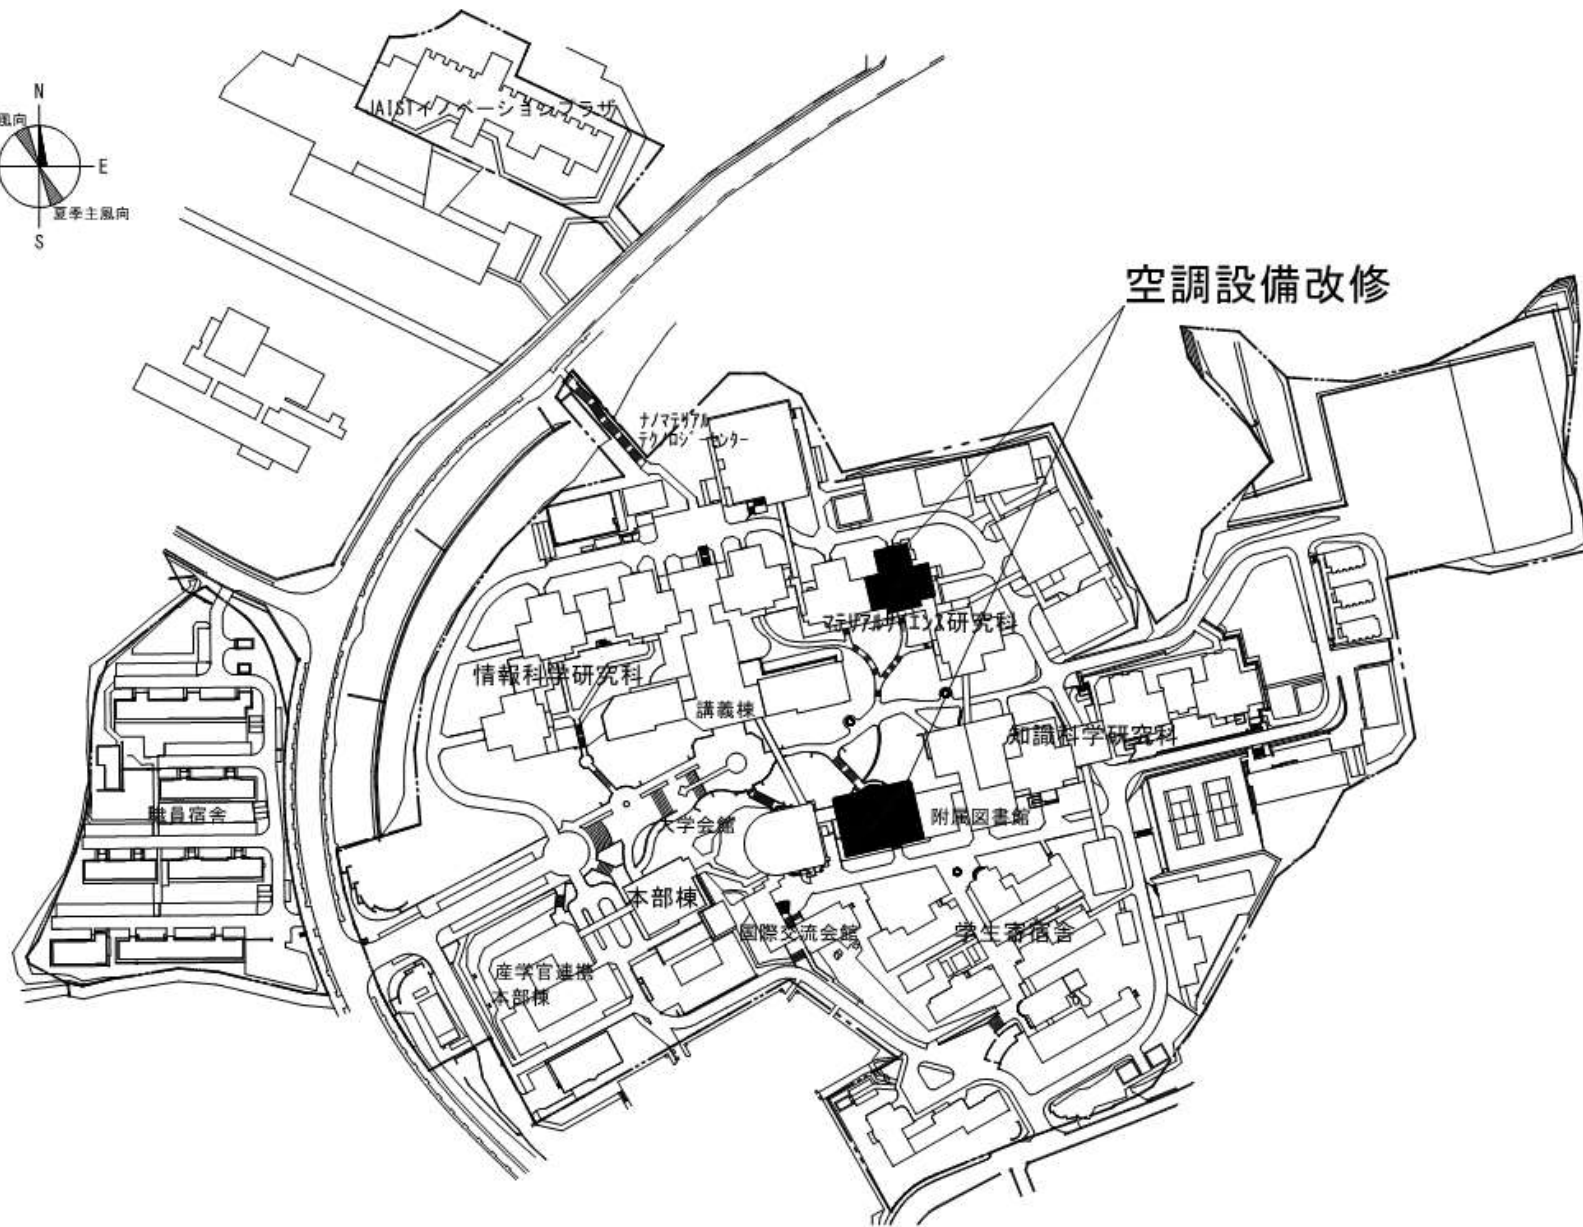

団地名	085辰口	事業名	北陸先端科学技術大学院大学 (辰口)ライフライン再生(空調設備)	配置図	1/3000
-----	-------	-----	-------------------------------------	-----	--------

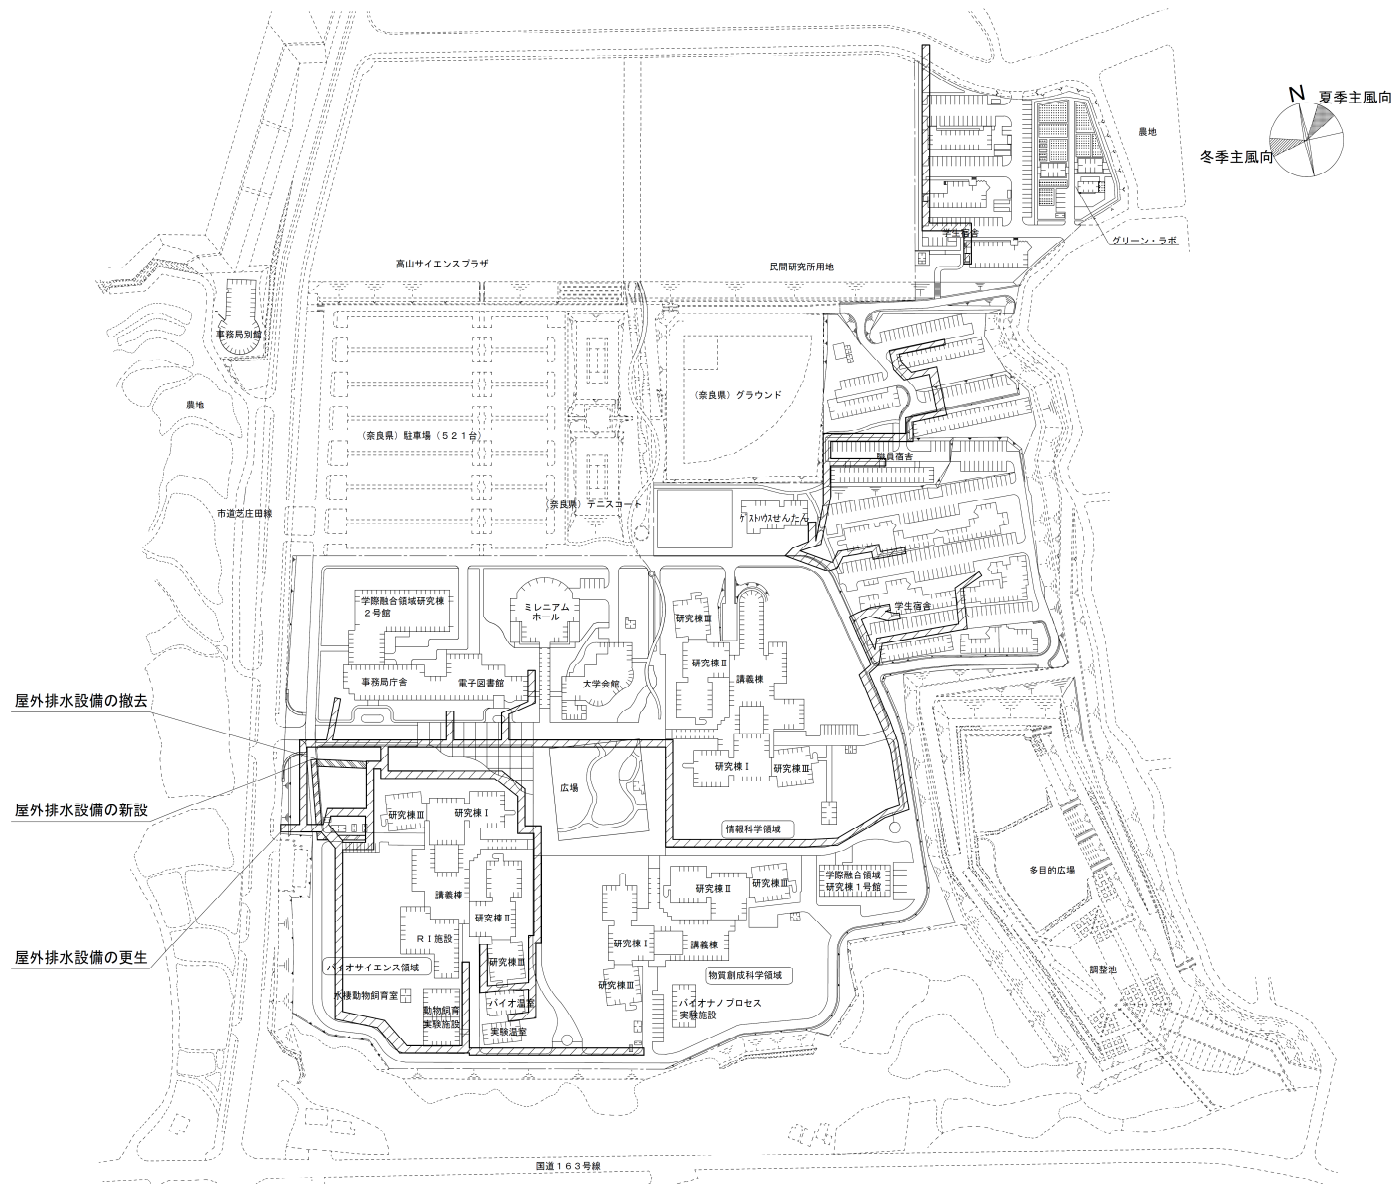


団地名	001 生駒	事業名	奈良先端科学技術大学院大学(生駒) ライフライン再生(給排水設備)	配置図	1/4, 000
-----	--------	-----	--------------------------------------	-----	----------

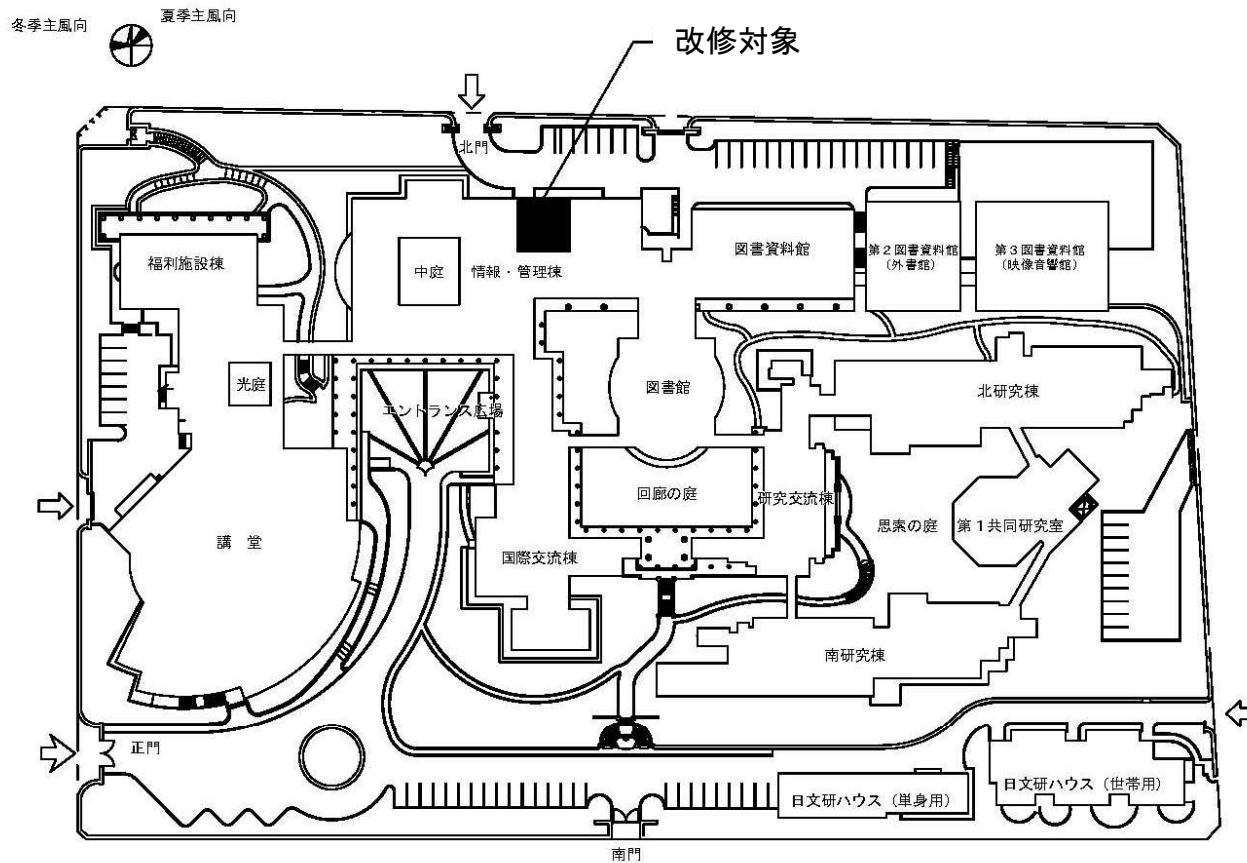


構内配置図 S=1/1500


団地名	006 桂坂	事業名	人間文化研究機構(桂坂)ライフライン再生(電気設備)	配置図	1/1500
-----	--------	-----	----------------------------	-----	--------

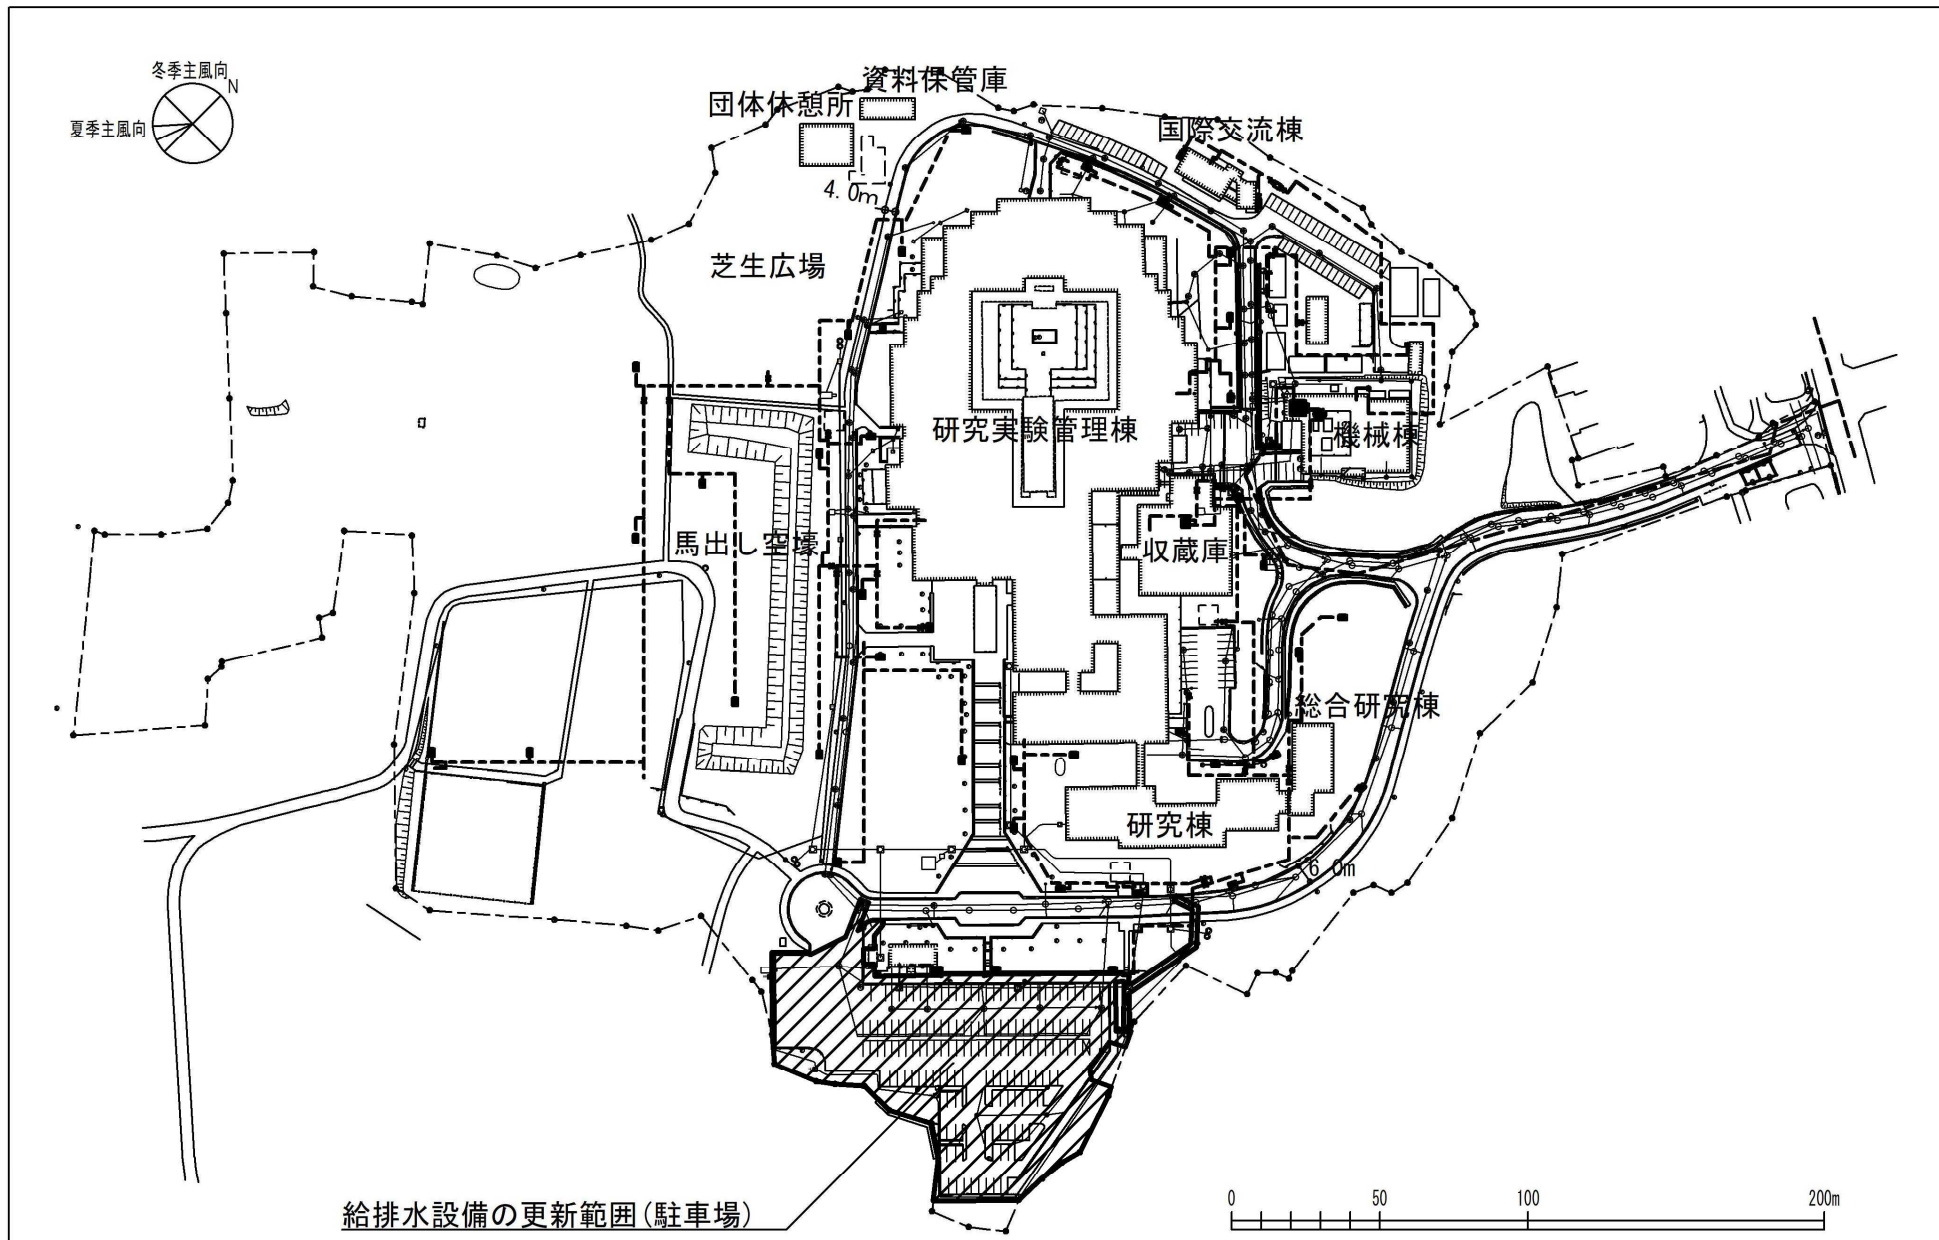

給排水設備の更新範囲(駐車場)

 


団地名	004 城内-1	事業名	人間文化研究機構 (城内) ライフライン再生(給排水設備)	全体配置図	S=1/2,500
-----	----------	-----	----------------------------------	-------	-----------

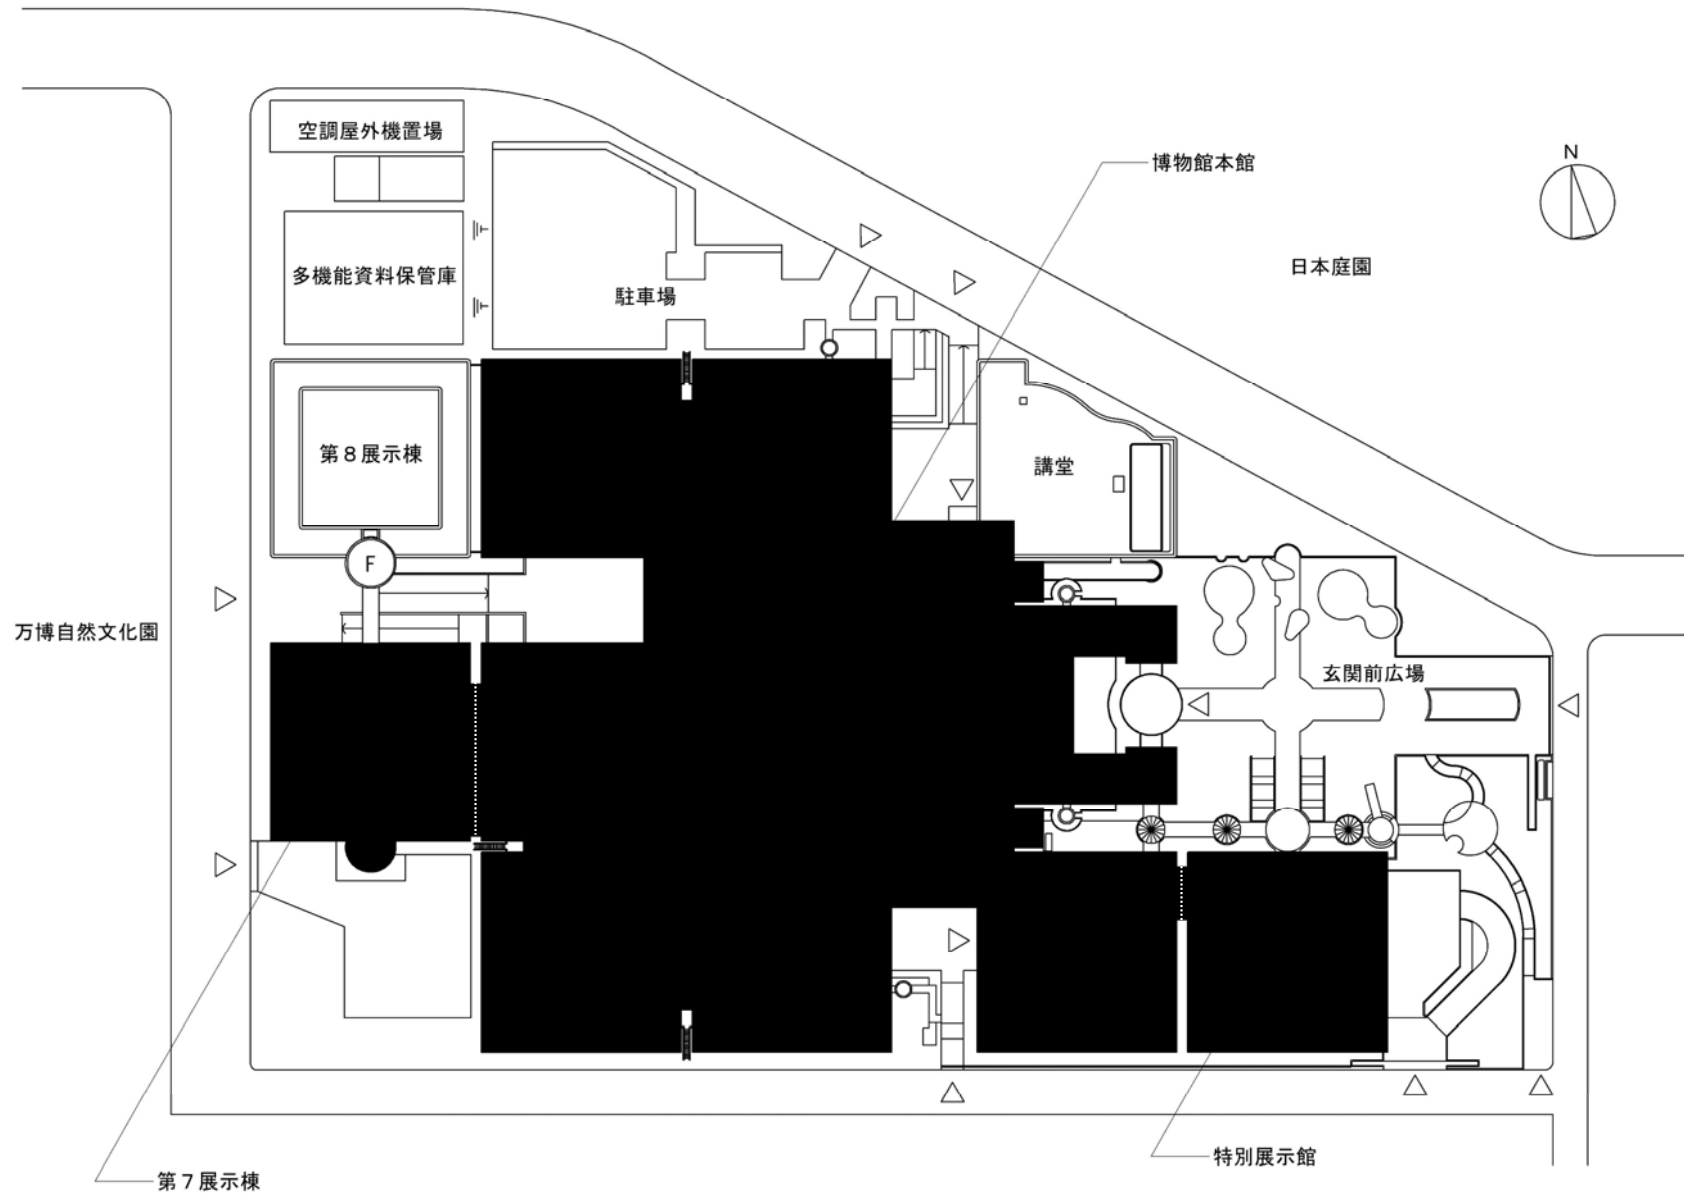


団地名	011 万博記念公園	事業名	人間文化研究機構 (万博記念公園)基幹・環境整備(衛生対策等)	配置図	1/1, 400
-----	---------------	-----	------------------------------------	-----	----------



団地名	304 明大寺A 301 明大寺B	事業名	自然科学研究機構(明大寺他)ライフライン再生(電気設備)	配置図	1/2, 500
-----	----------------------	-----	------------------------------	-----	----------

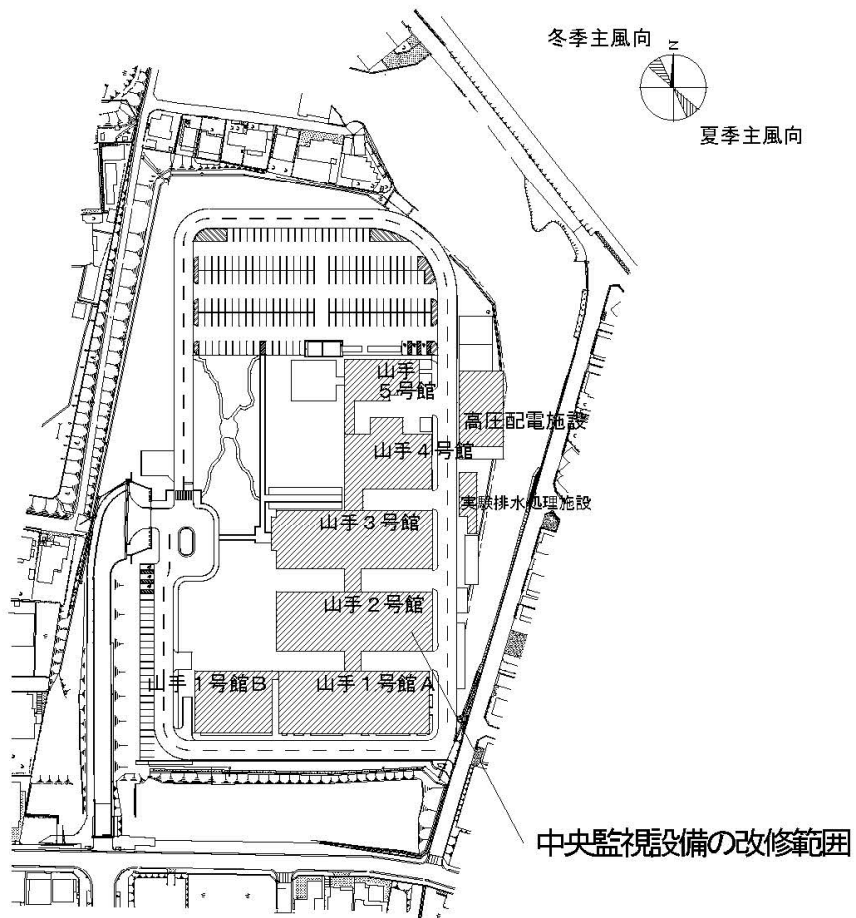


山手地区配置図

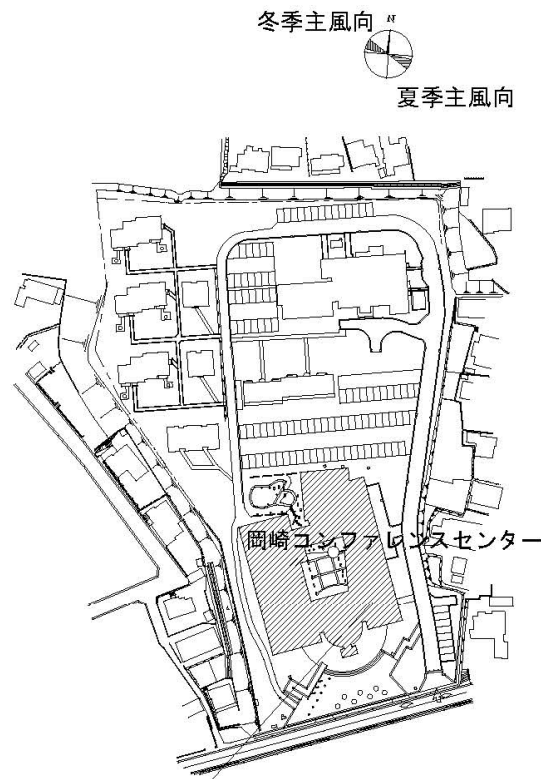

三島地区配置図

団地名	303 山手 302 三島	事業名	自然科学研究機構(明大寺他)ライフライン再生(電気設備)	配置図	1/3, 000
-----	------------------	-----	------------------------------	-----	----------



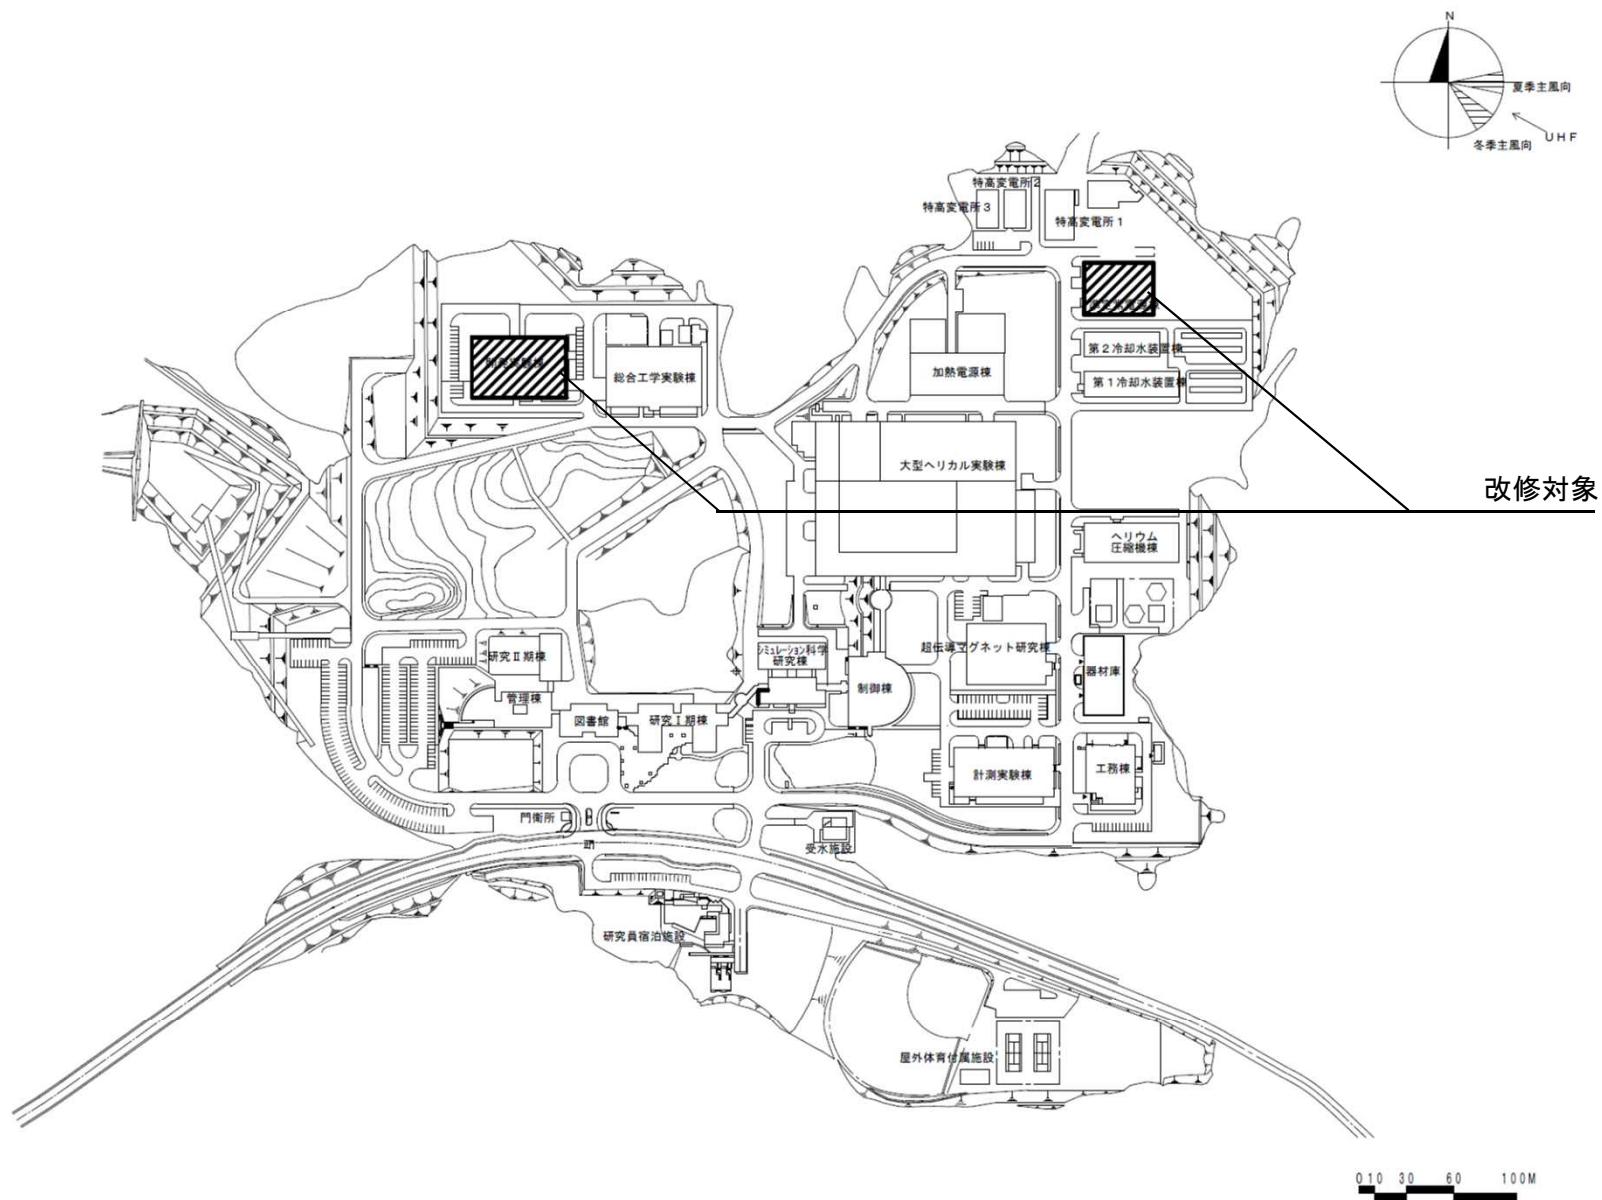



団地名	201 土岐	事業名	自然科学研究機構(土岐)ライフライン再生(空調設備)	配置図	1 / 5000
-----	--------	-----	----------------------------	-----	----------



A地区配置図


B地区配置図

団地名	301明大寺B	事業名	自然科学研究機構(明大寺)基幹・環境整備(衛生対策等)	配置図	1/2, 500
-----	---------	-----	-----------------------------	-----	----------

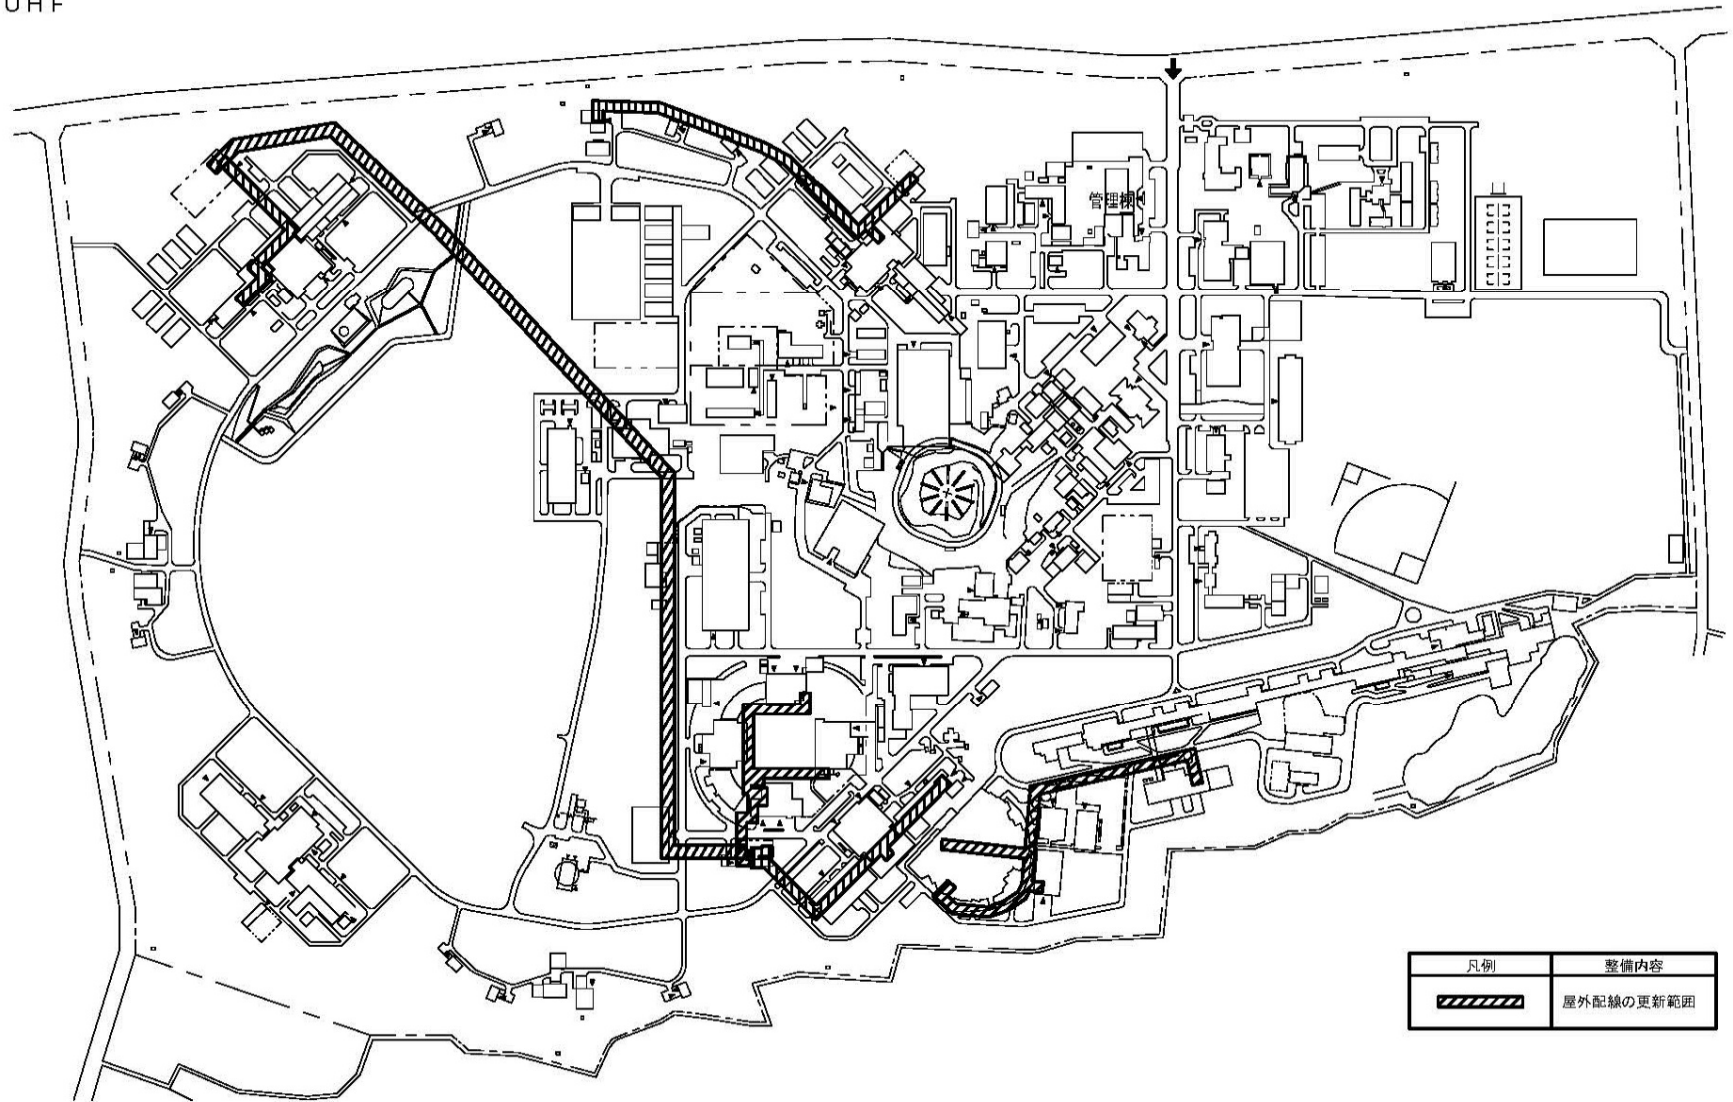
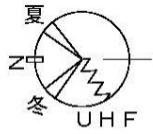


凡例	整備内容
	屋外配線の更新範囲

団地名	001 大穂	事業名	高エネルギー加速器研究機構 (大穂)ライフライン再生(電気設備)	配置図	1/8000
-----	--------	-----	-------------------------------------	-----	--------


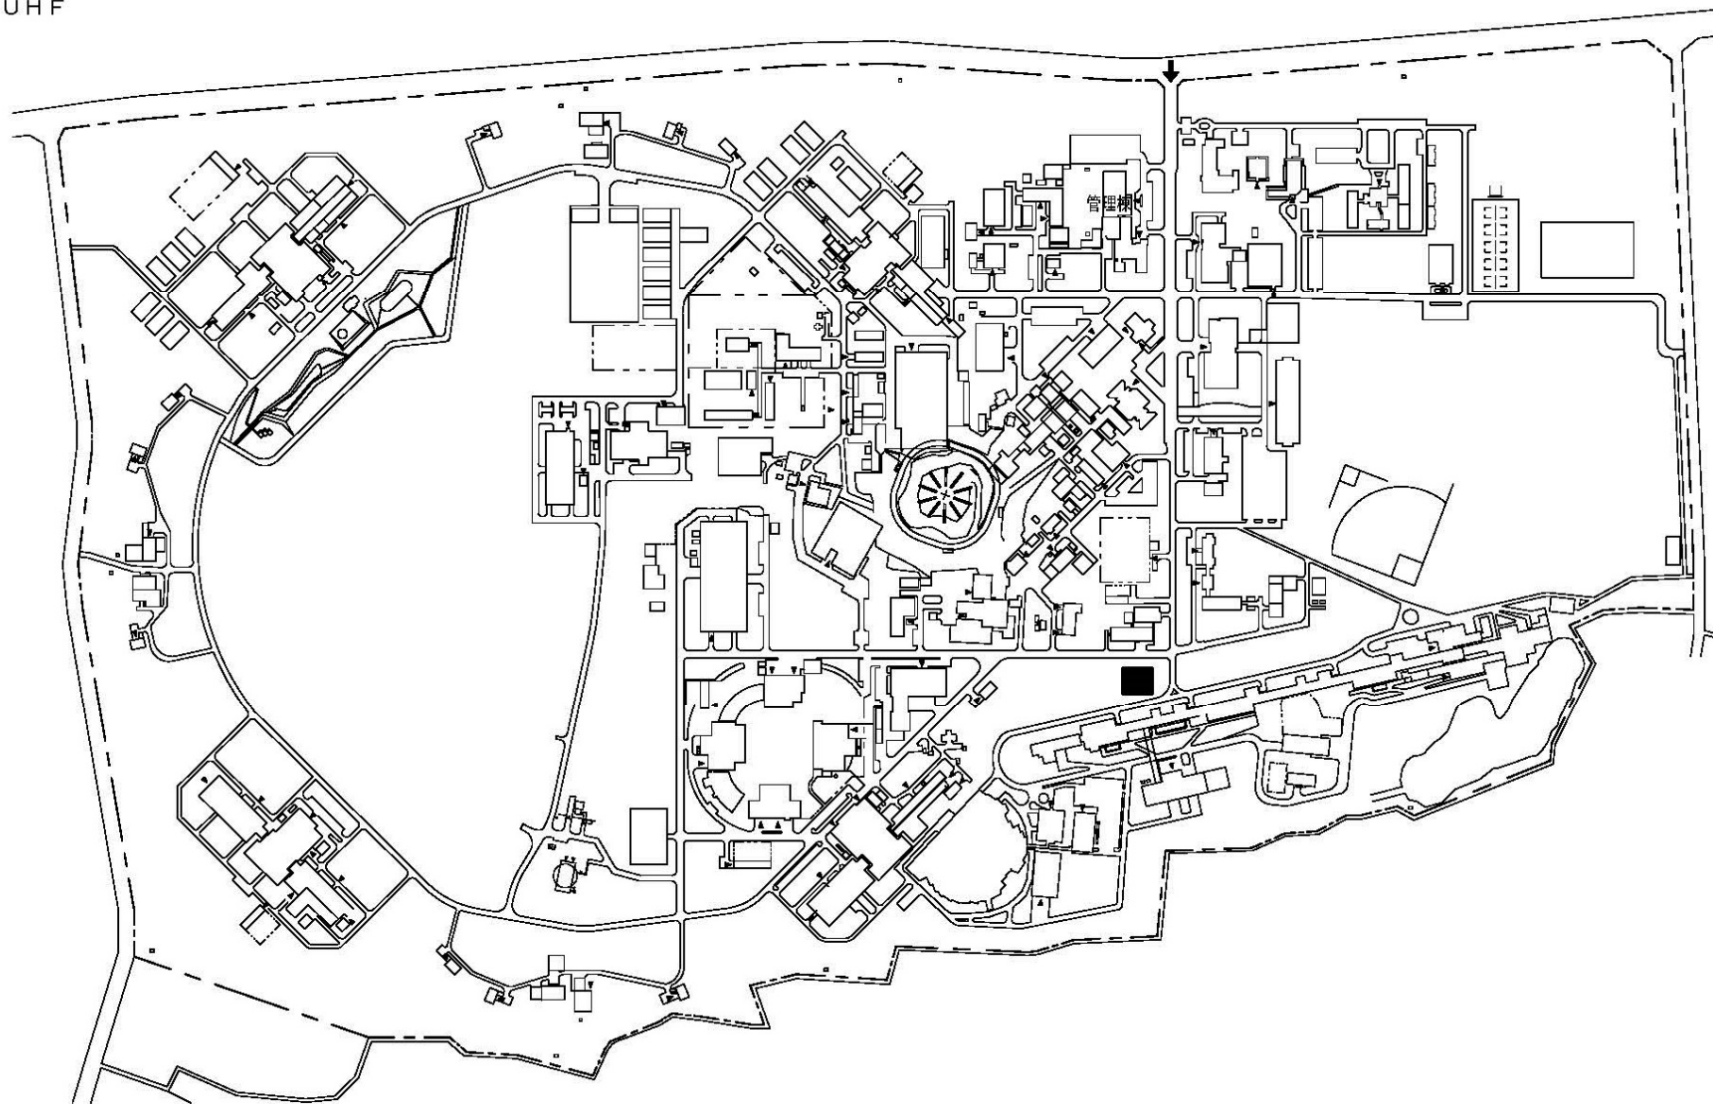


団地名	001大穂	事業名	高エネルギー加速器研究機構 (大穂)実験研究棟(構造系)	配置図	1/8000
-----	-------	-----	---------------------------------	-----	--------

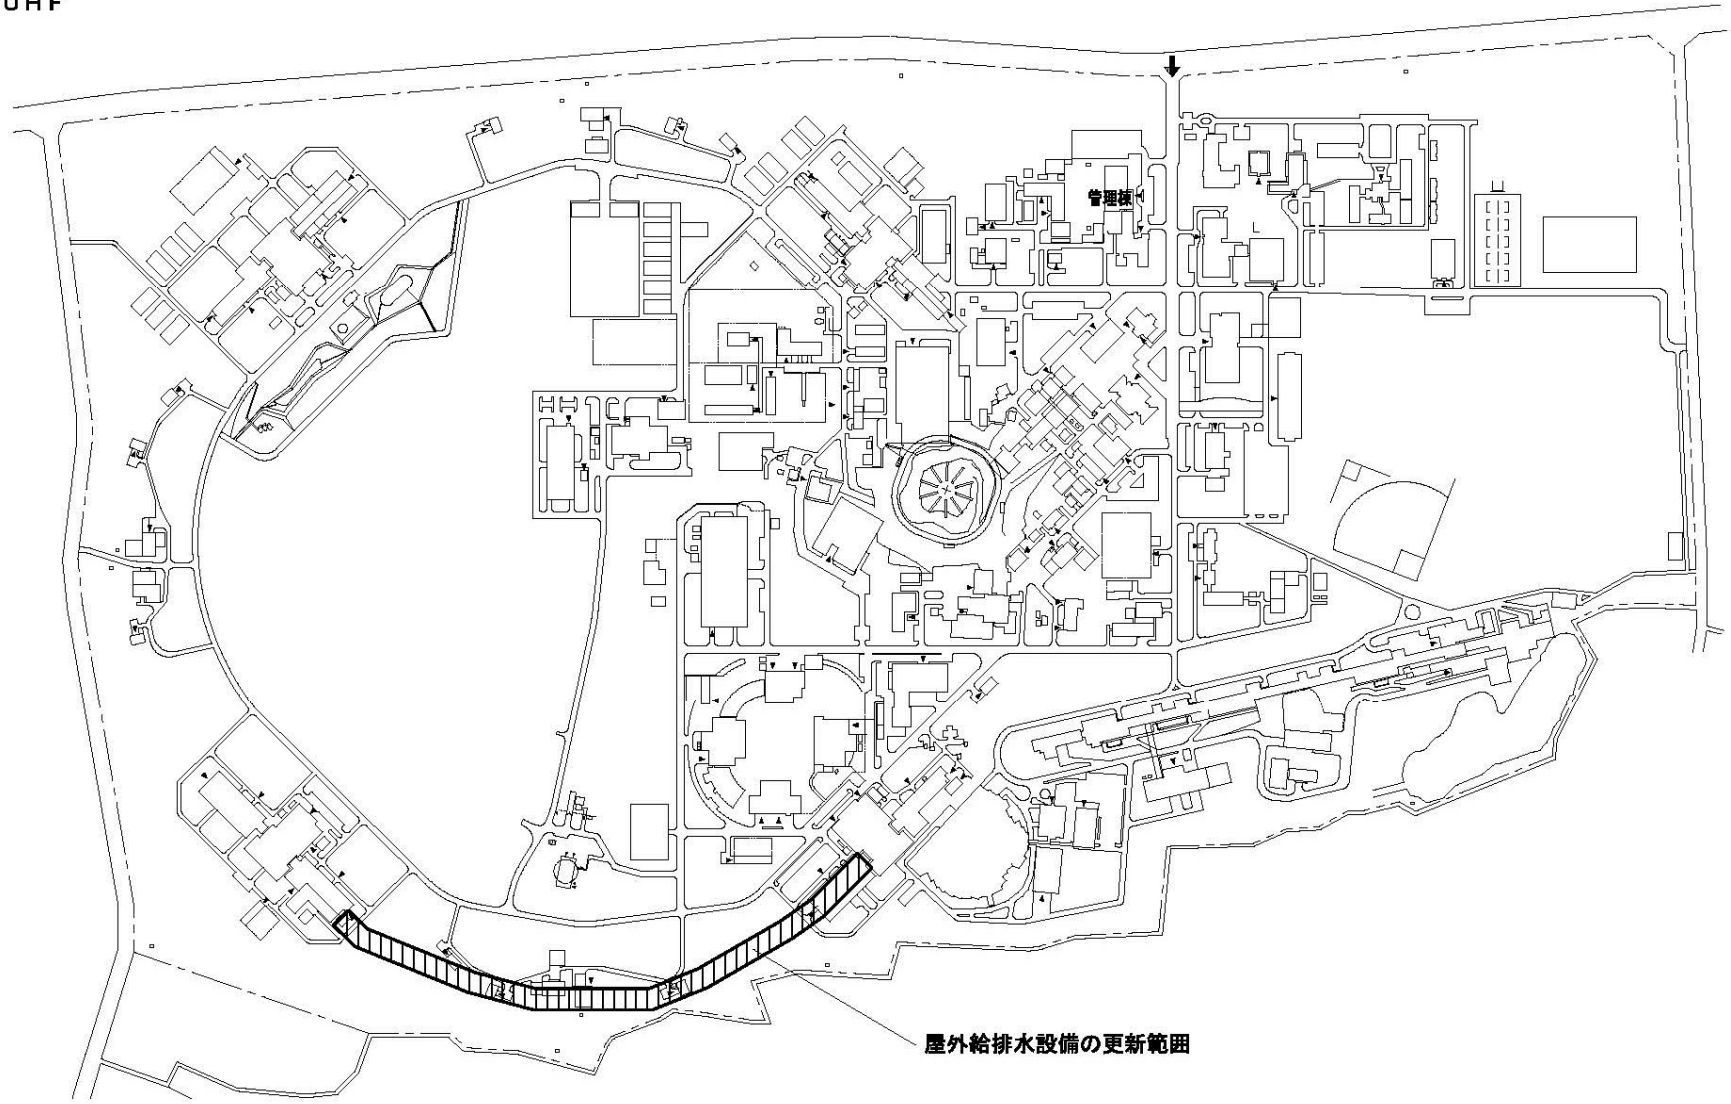
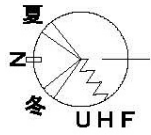


屋外給排水設備の更新範囲


団地名	001 大穂	事業名	高エネルギー加速器研究機構 (大穂)ライフライン再生(給排水設備)	配置図	1/8000
-----	--------	-----	--------------------------------------	-----	--------

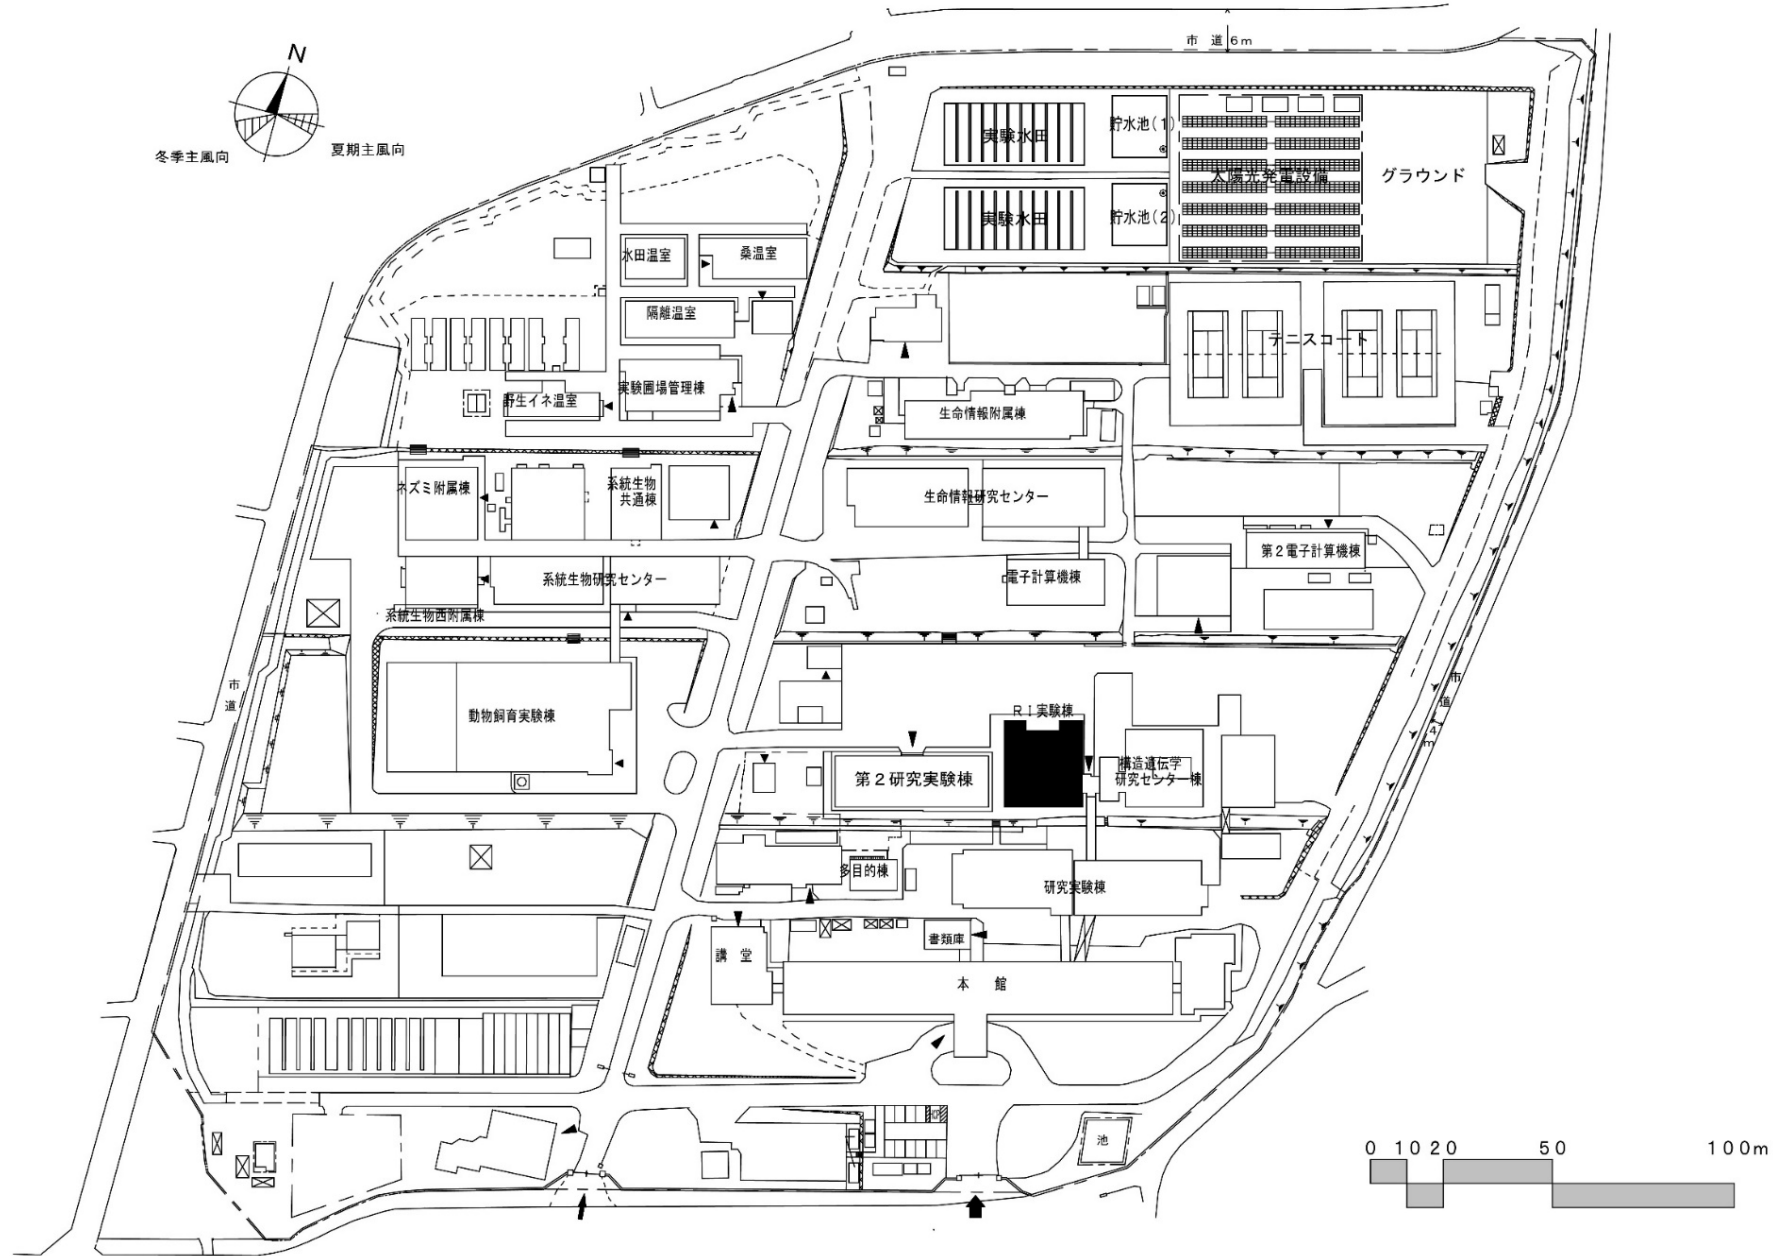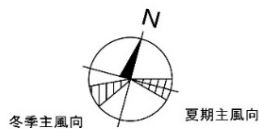

団地名	009谷田1	事業名	情報・システム研究機構(谷田) 研究棟改修(RI実験棟)	配置図	1/2000
-----	--------	-----	---------------------------------	-----	--------

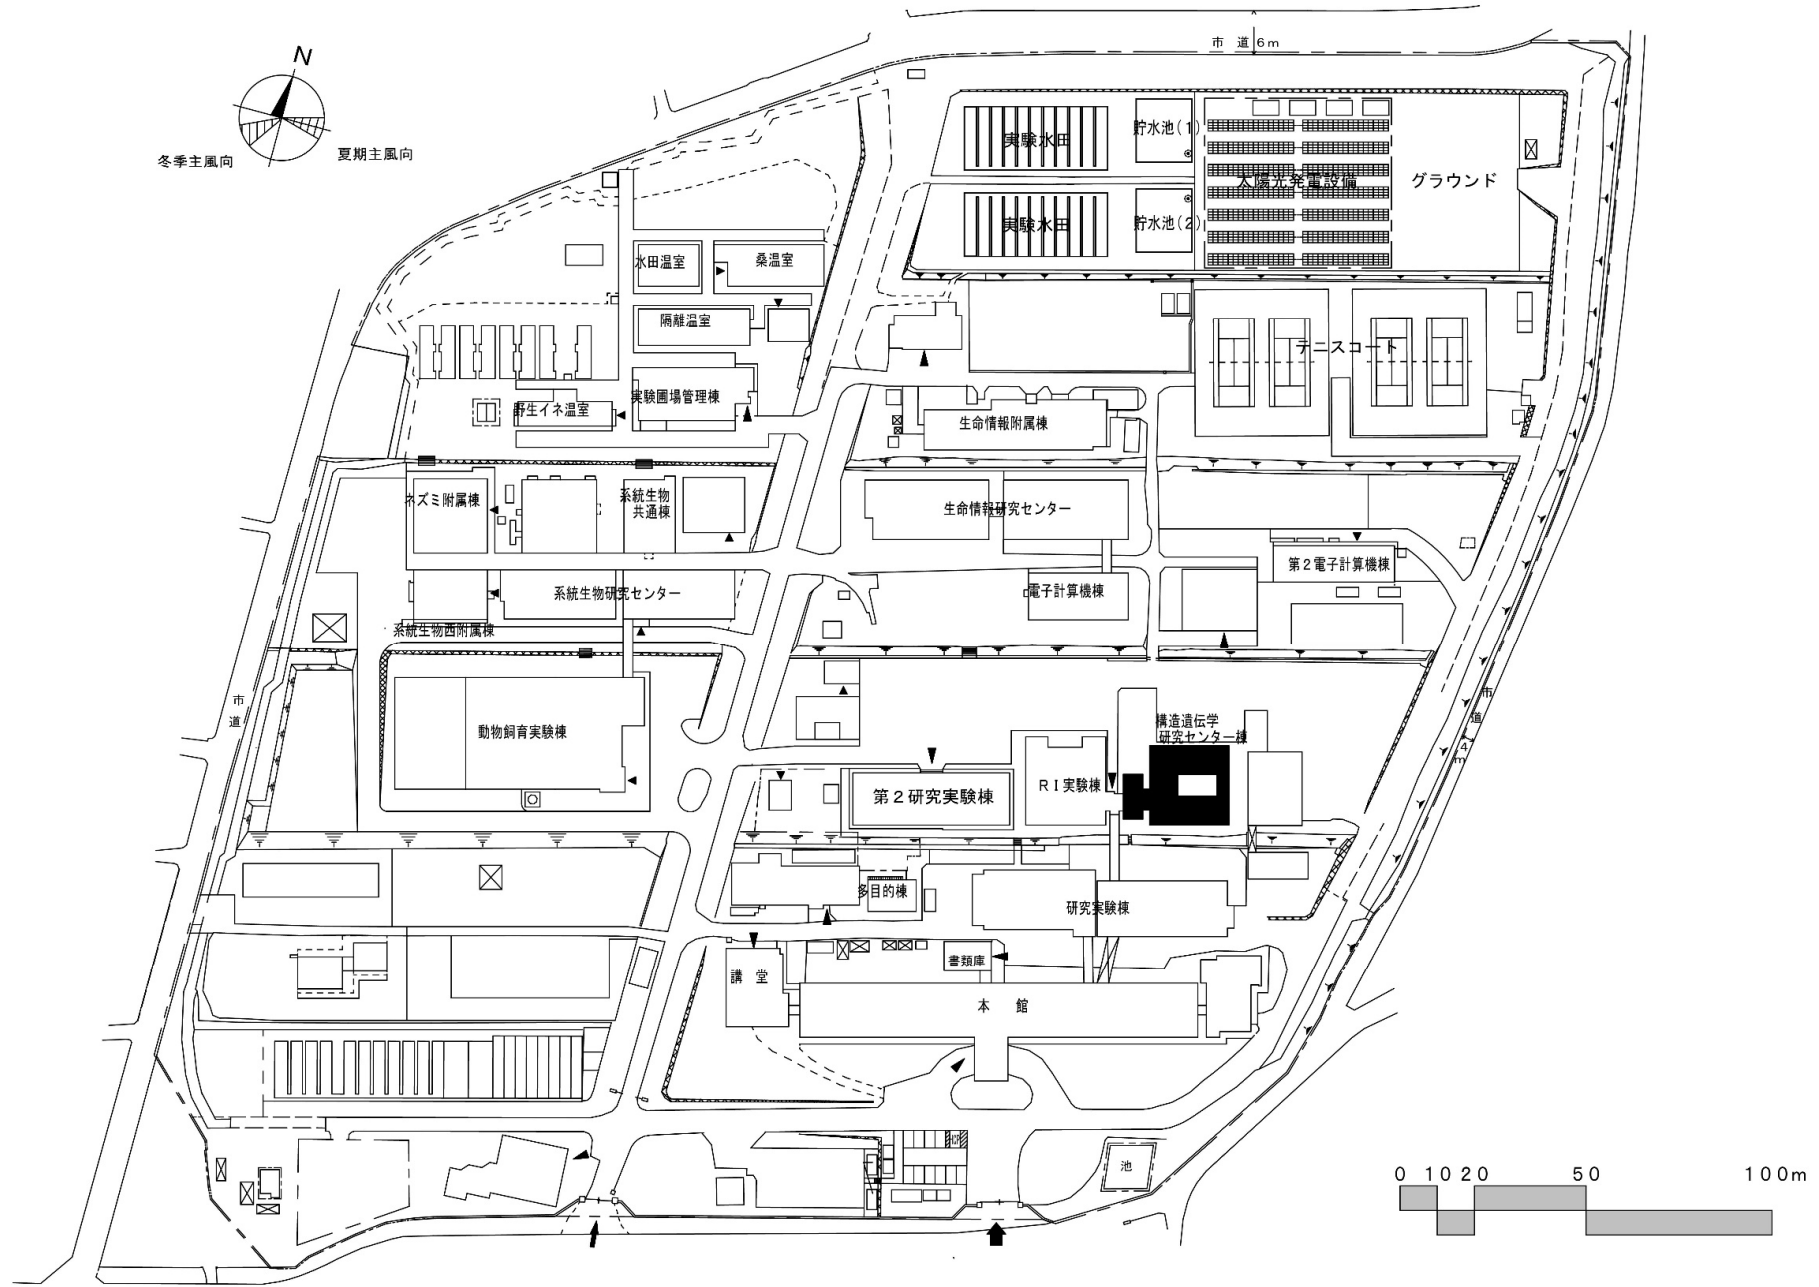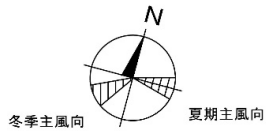


団地名	009谷田1	事業名	情報・システム研究機構(谷田) 実験研究棟改修(遺伝学系)	配置図	1/2000
-----	--------	-----	----------------------------------	-----	--------



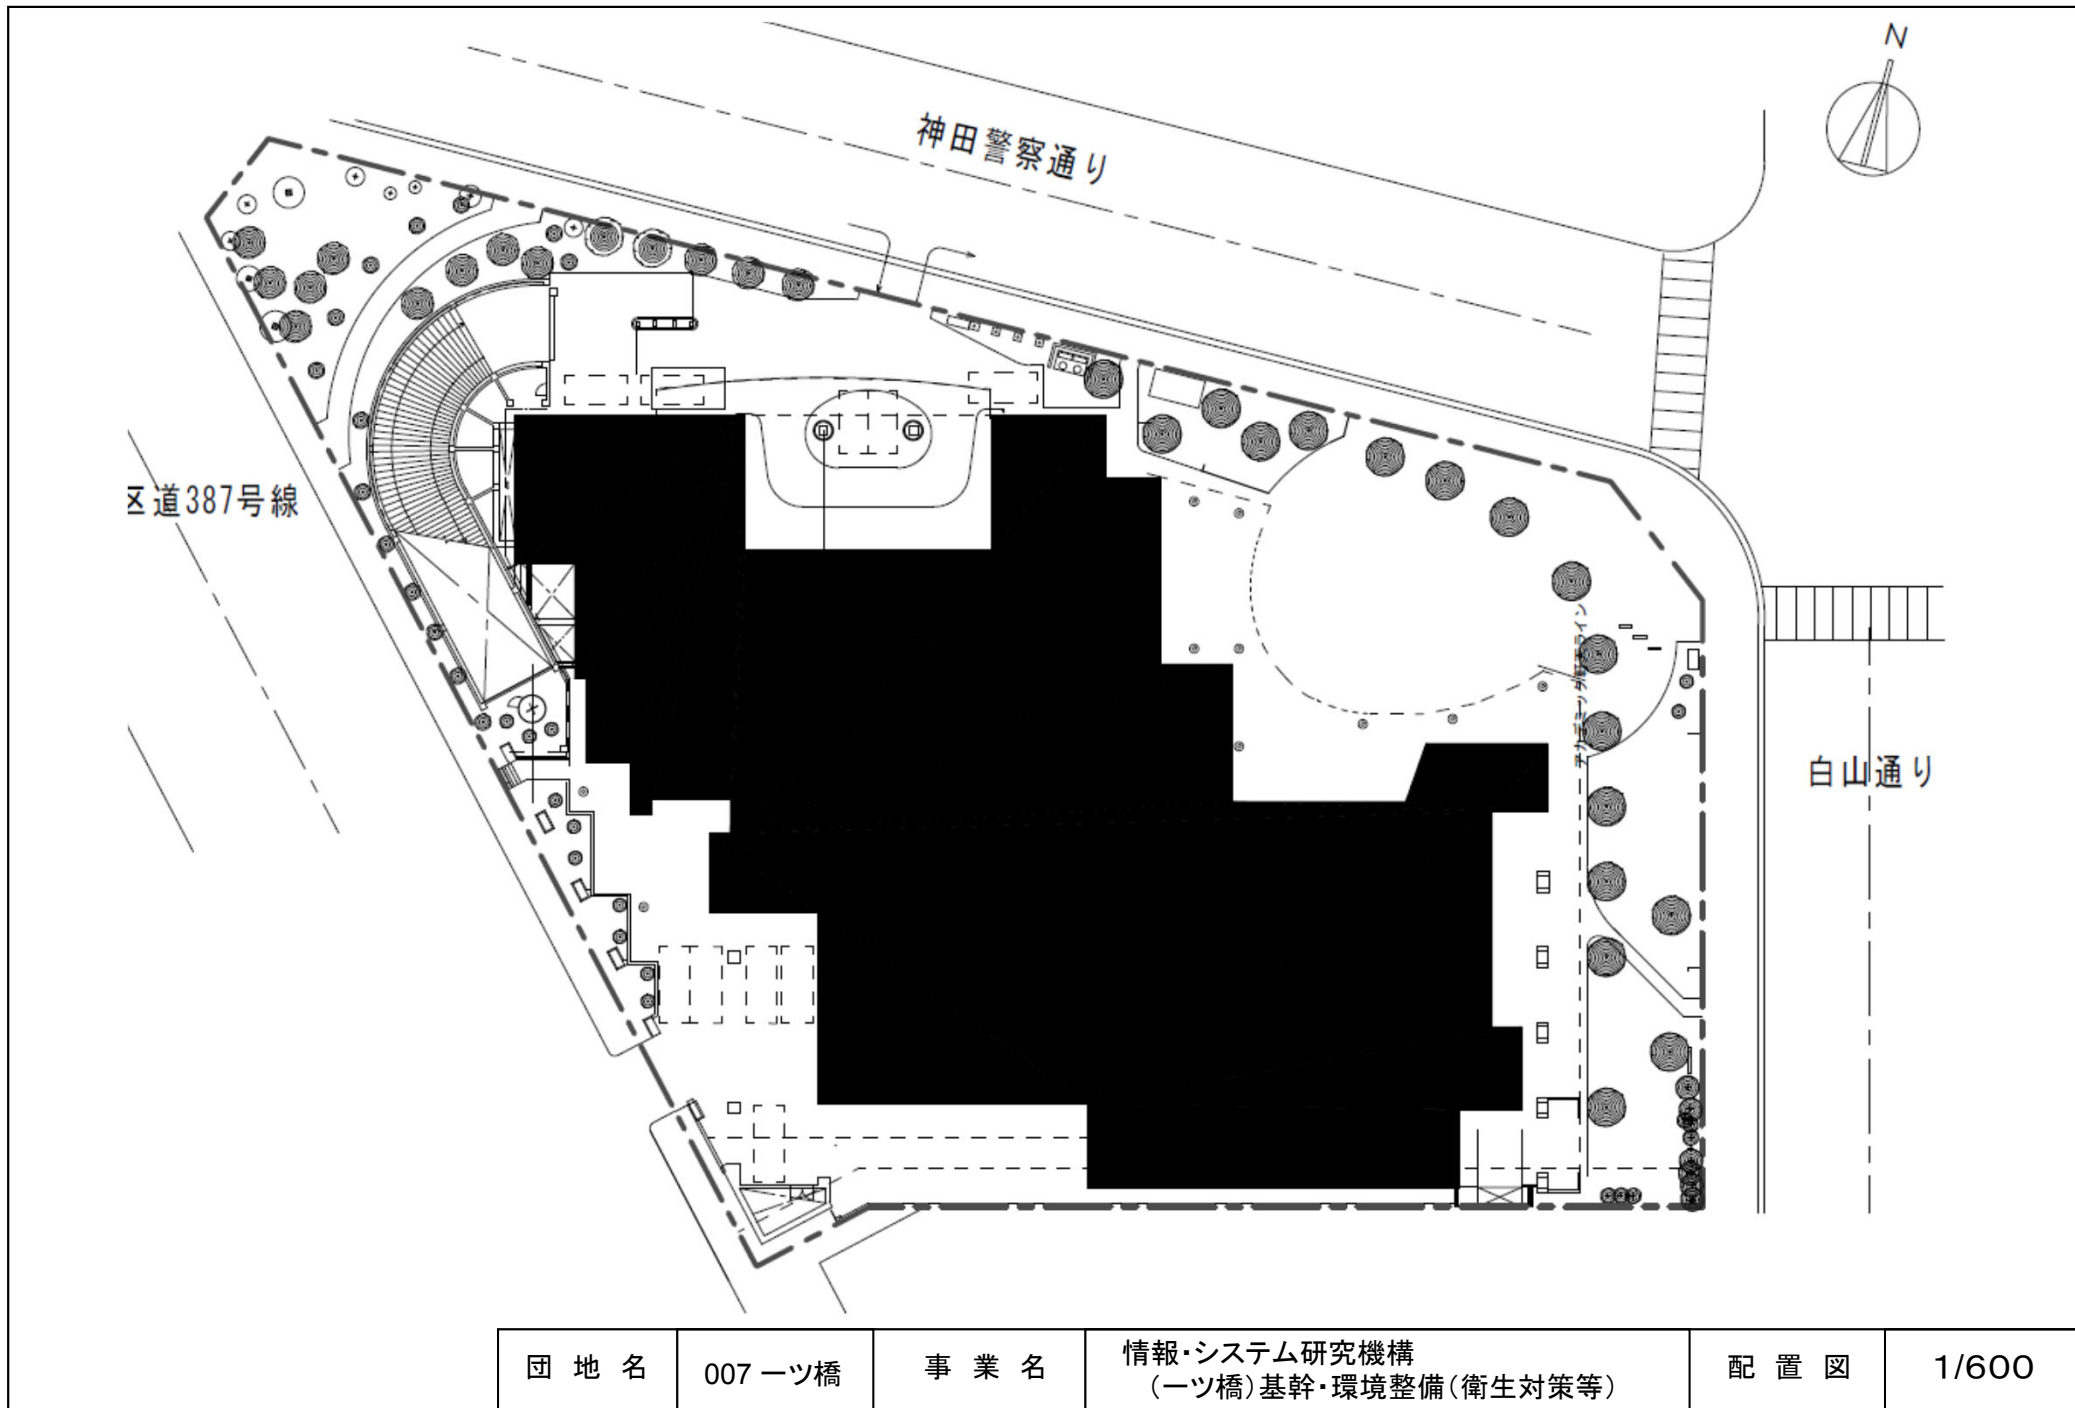


団地名	007 一ツ橋	事業名	情報・システム研究機構 (一ツ橋)基幹・環境整備(衛生対策等)	配置図	1/600
-----	---------	-----	------------------------------------	-----	-------




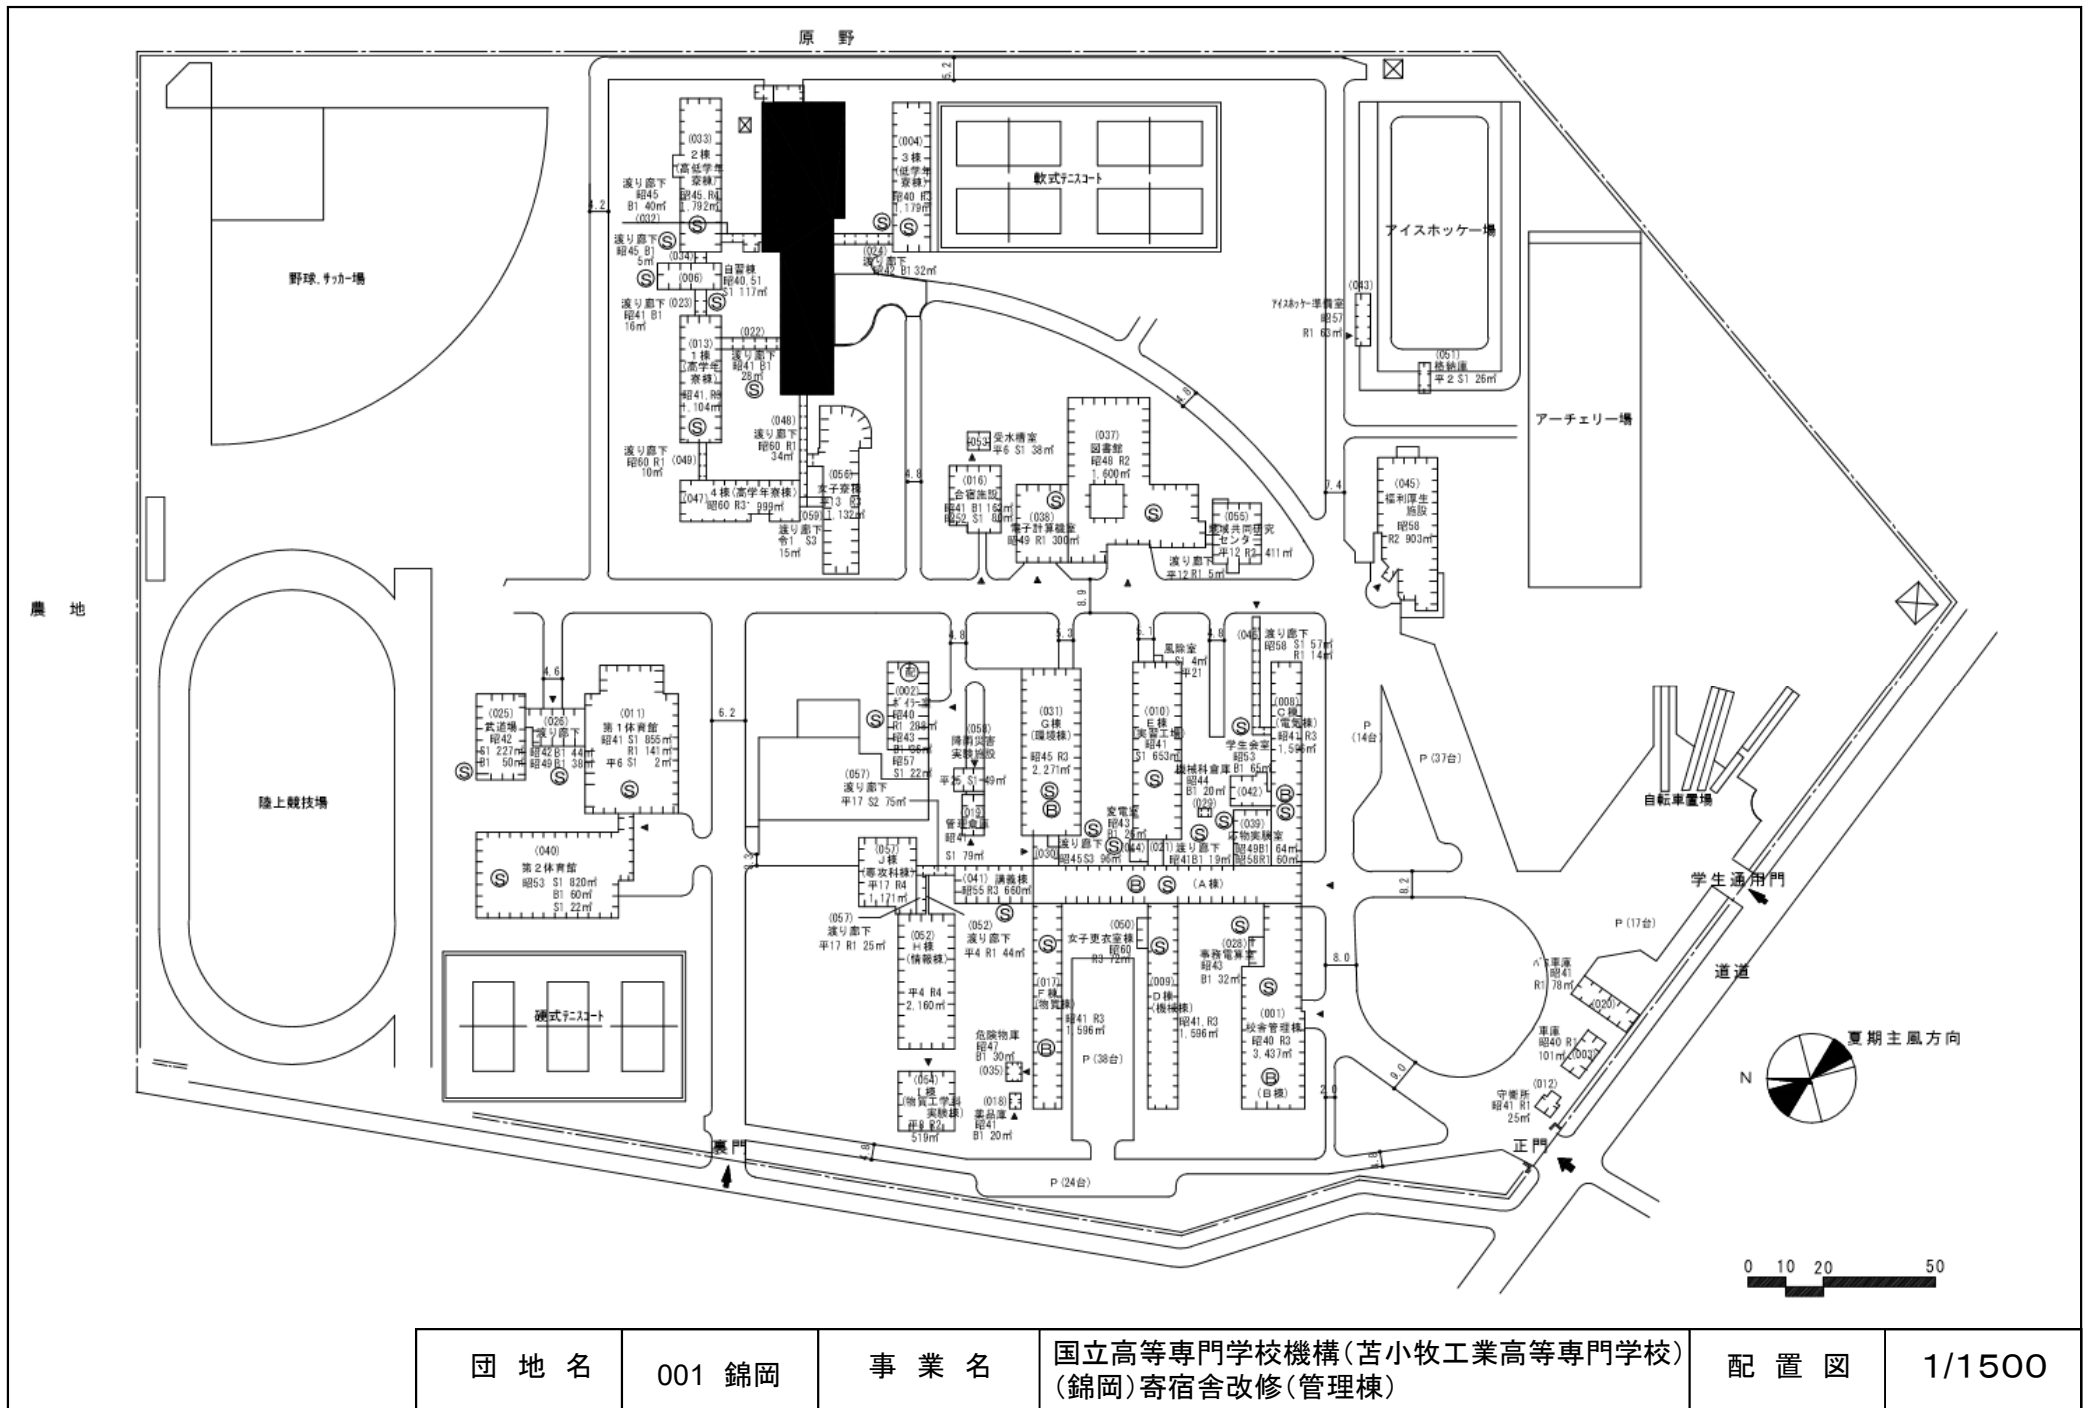

団地名	001 錦岡	事業名	国立高等専門学校機構(苫小牧工業高等専門学校) (錦岡)寄宿舎改修(管理棟)	配置図	1/1500
-----	--------	-----	---	-----	--------

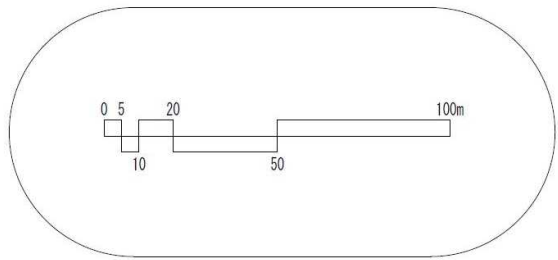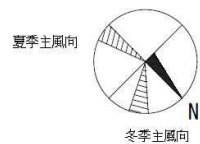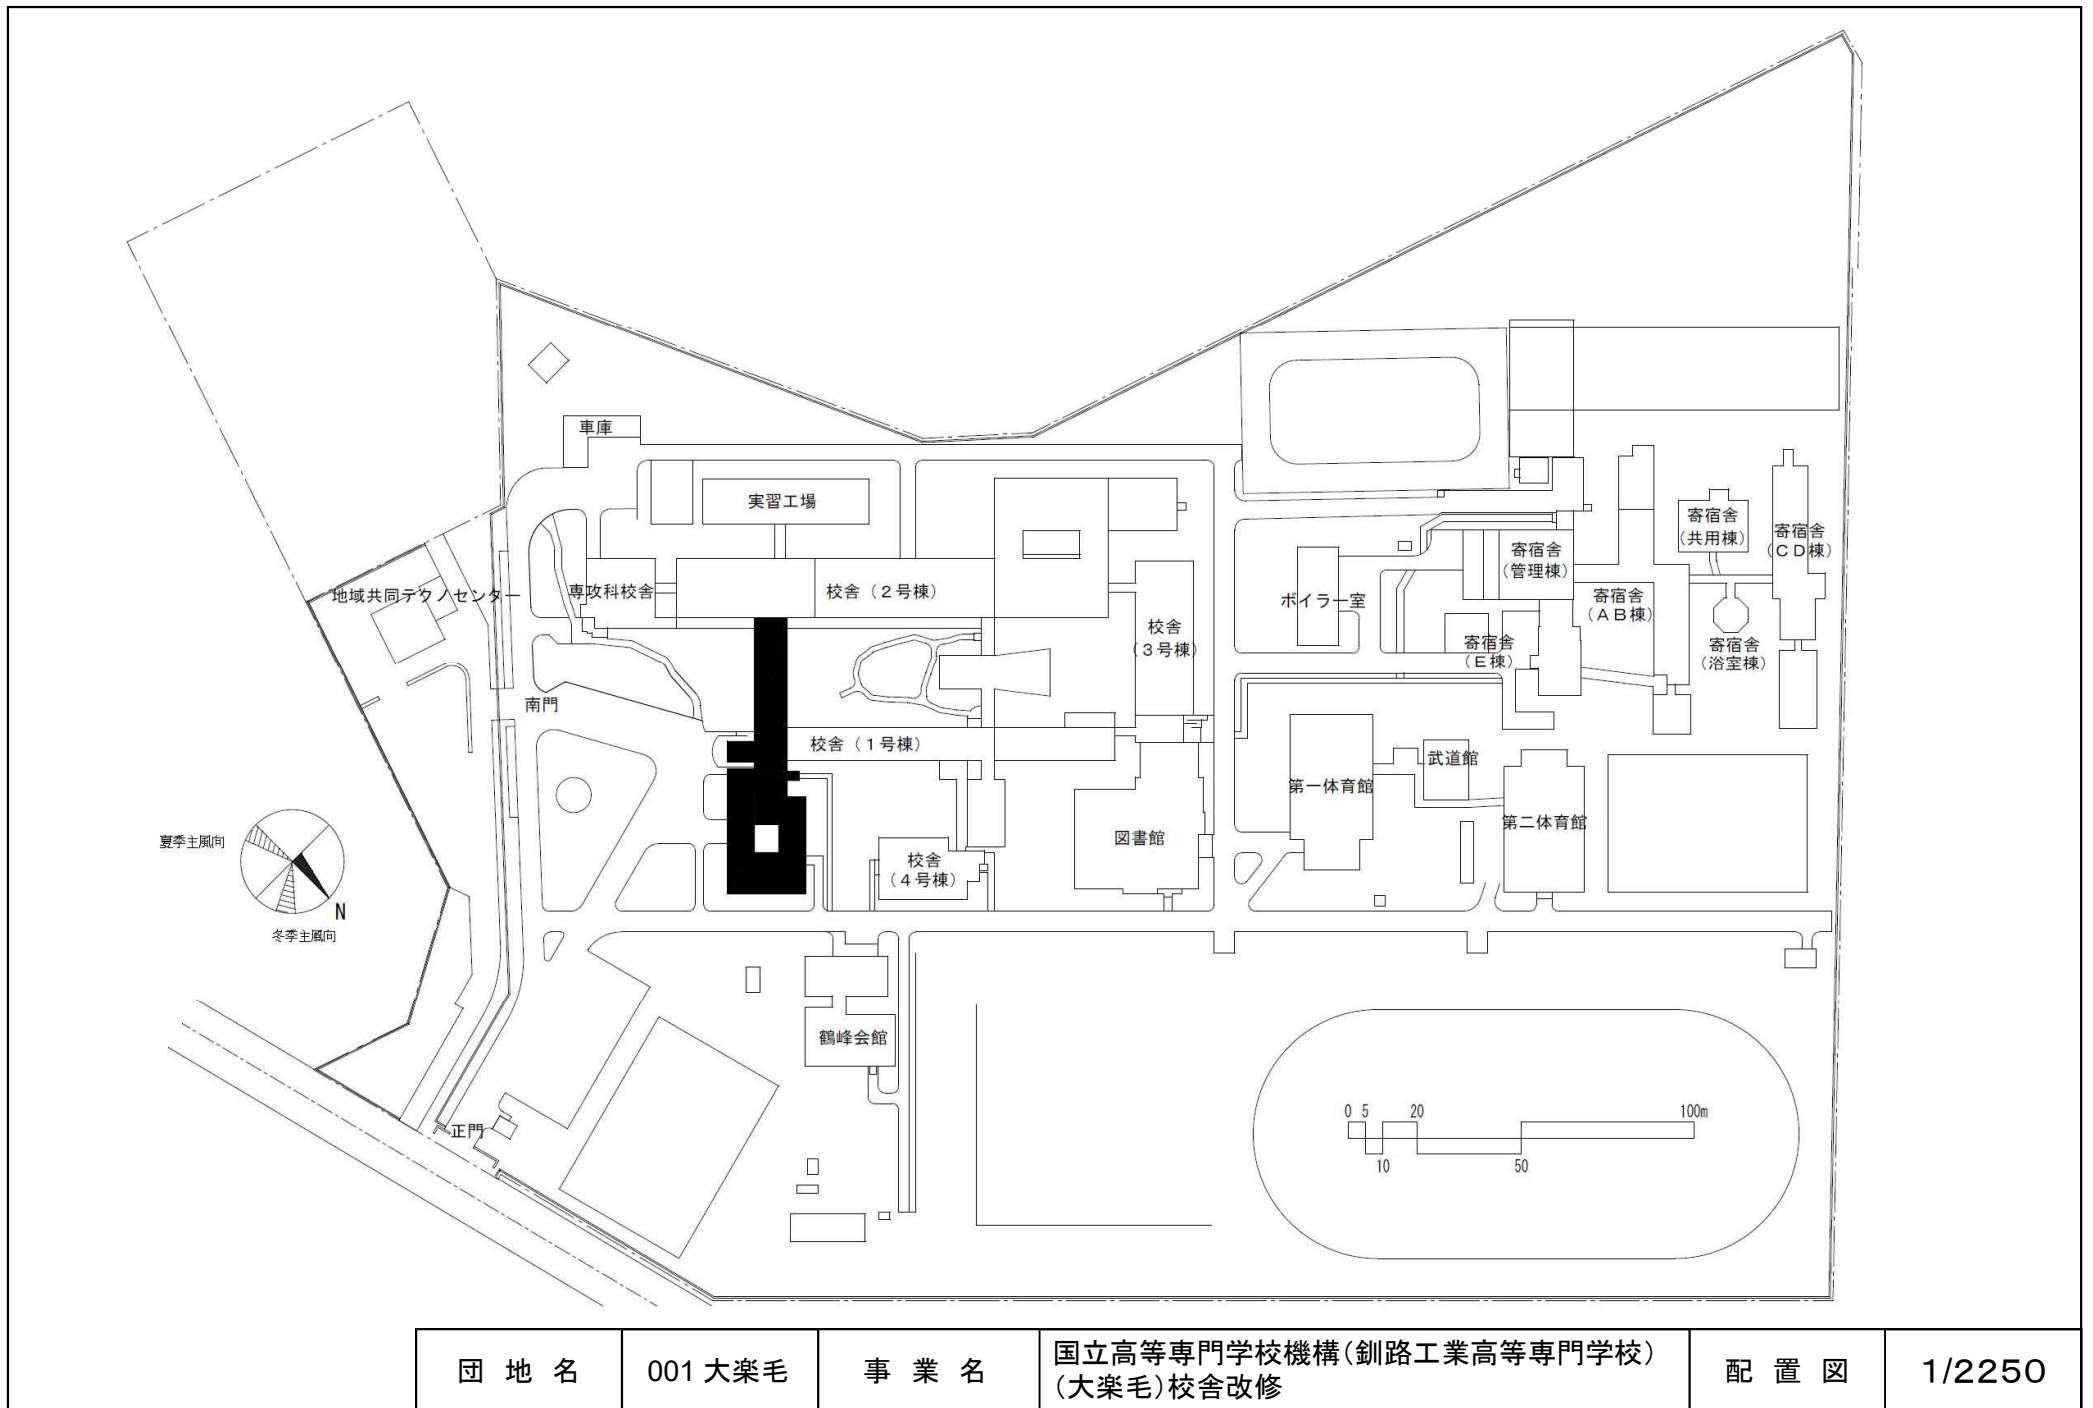


団地名	001 大楽毛	事業名	国立高等専門学校機構(釧路工業高等専門学校)(大楽毛)校舎改修	配置図	1/2250
-----	---------	-----	---------------------------------	-----	--------

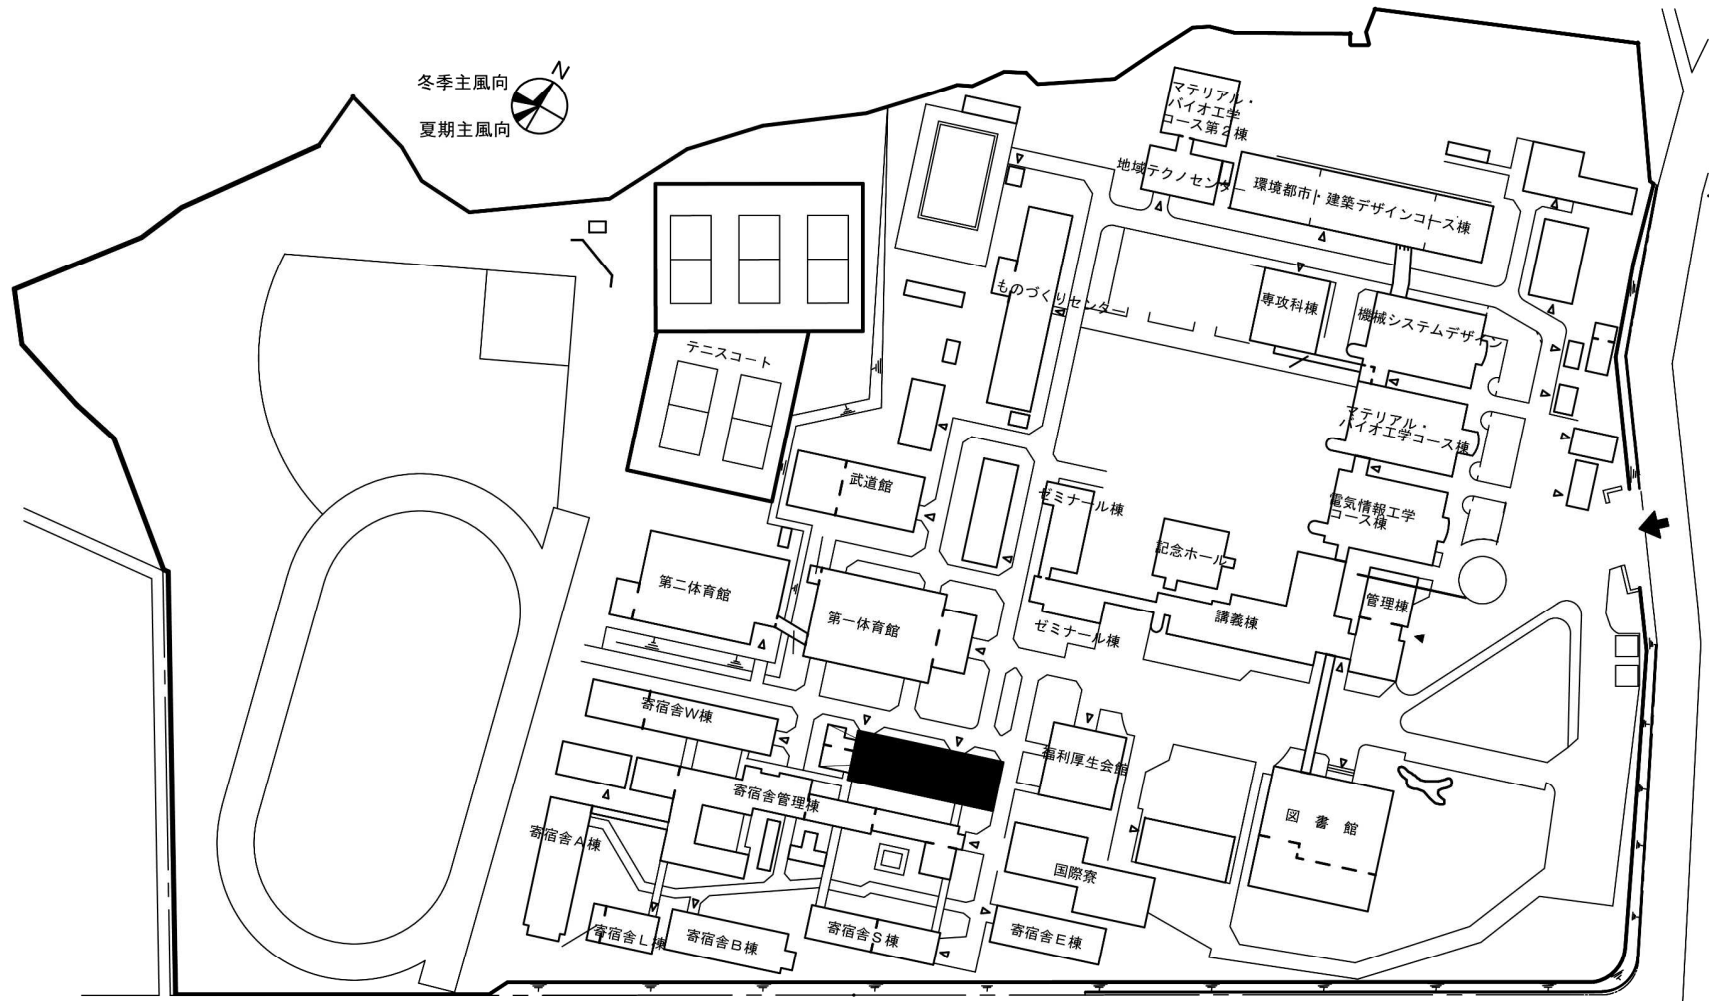


縮尺 S=1/2000  
0 5 10 20 30


団地名	001 上野平	事業名	国立高等専門学校機構(八戸工業高等専門学校) (上野平)混住型学生寮	配置図	1/2000
-----	---------	-----	---------------------------------------	-----	--------

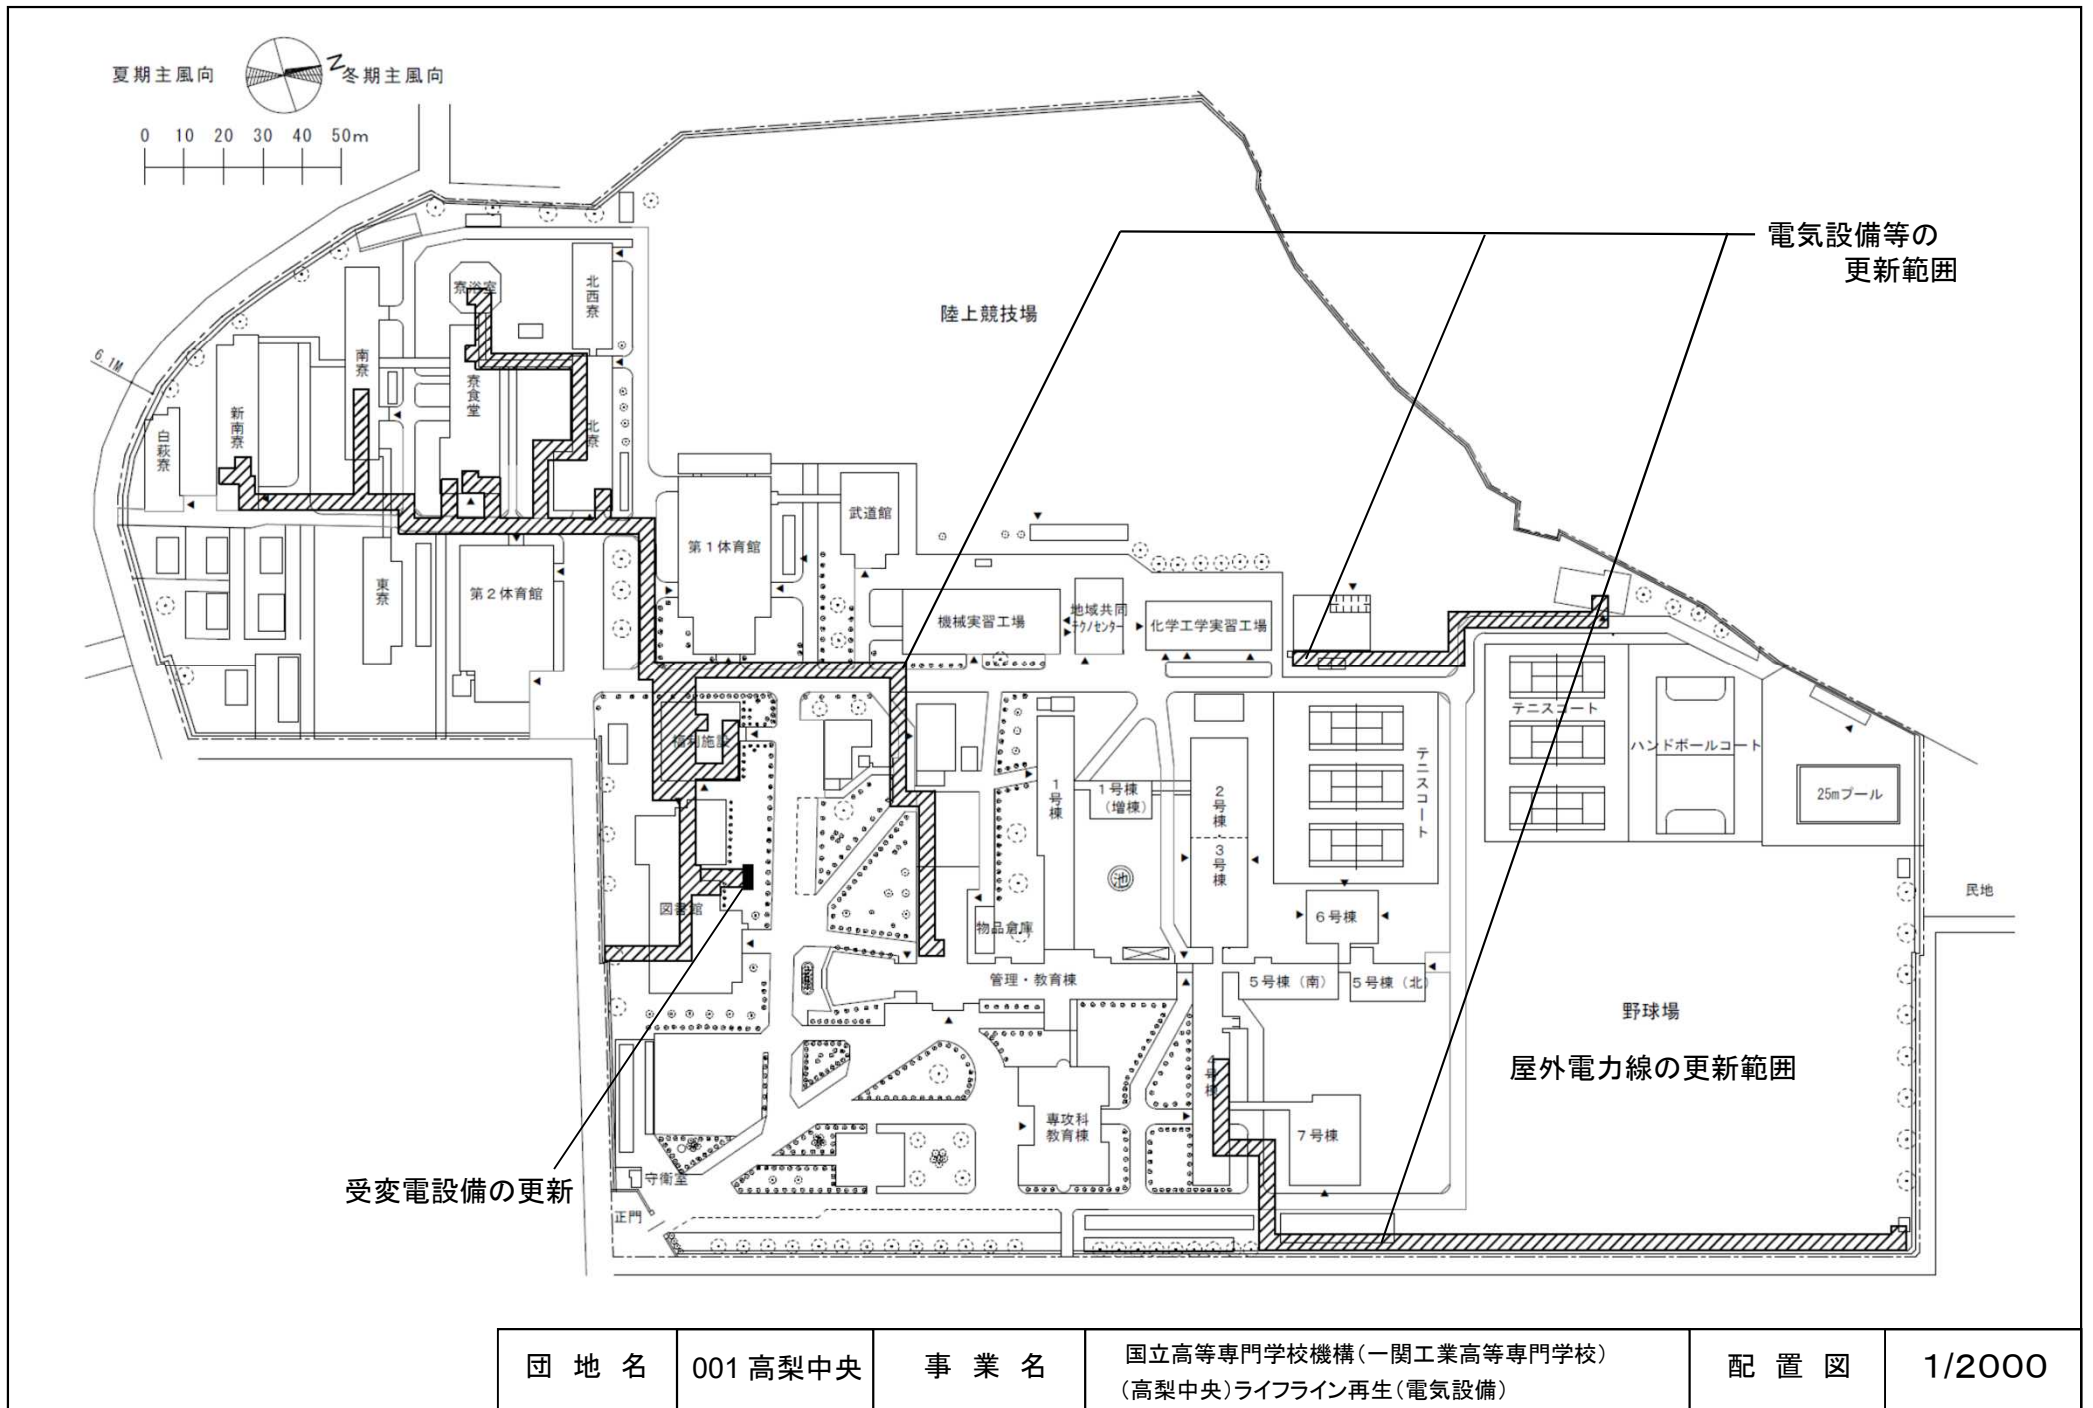


団地名	001 高梨中央	事業名	国立高等専門学校機構(一関工業高等専門学校) (高梨中央)ライフライン再生(電気設備)	配置図	1/2000
-----	----------	-----	--	-----	--------

 


電気設備 改修範囲


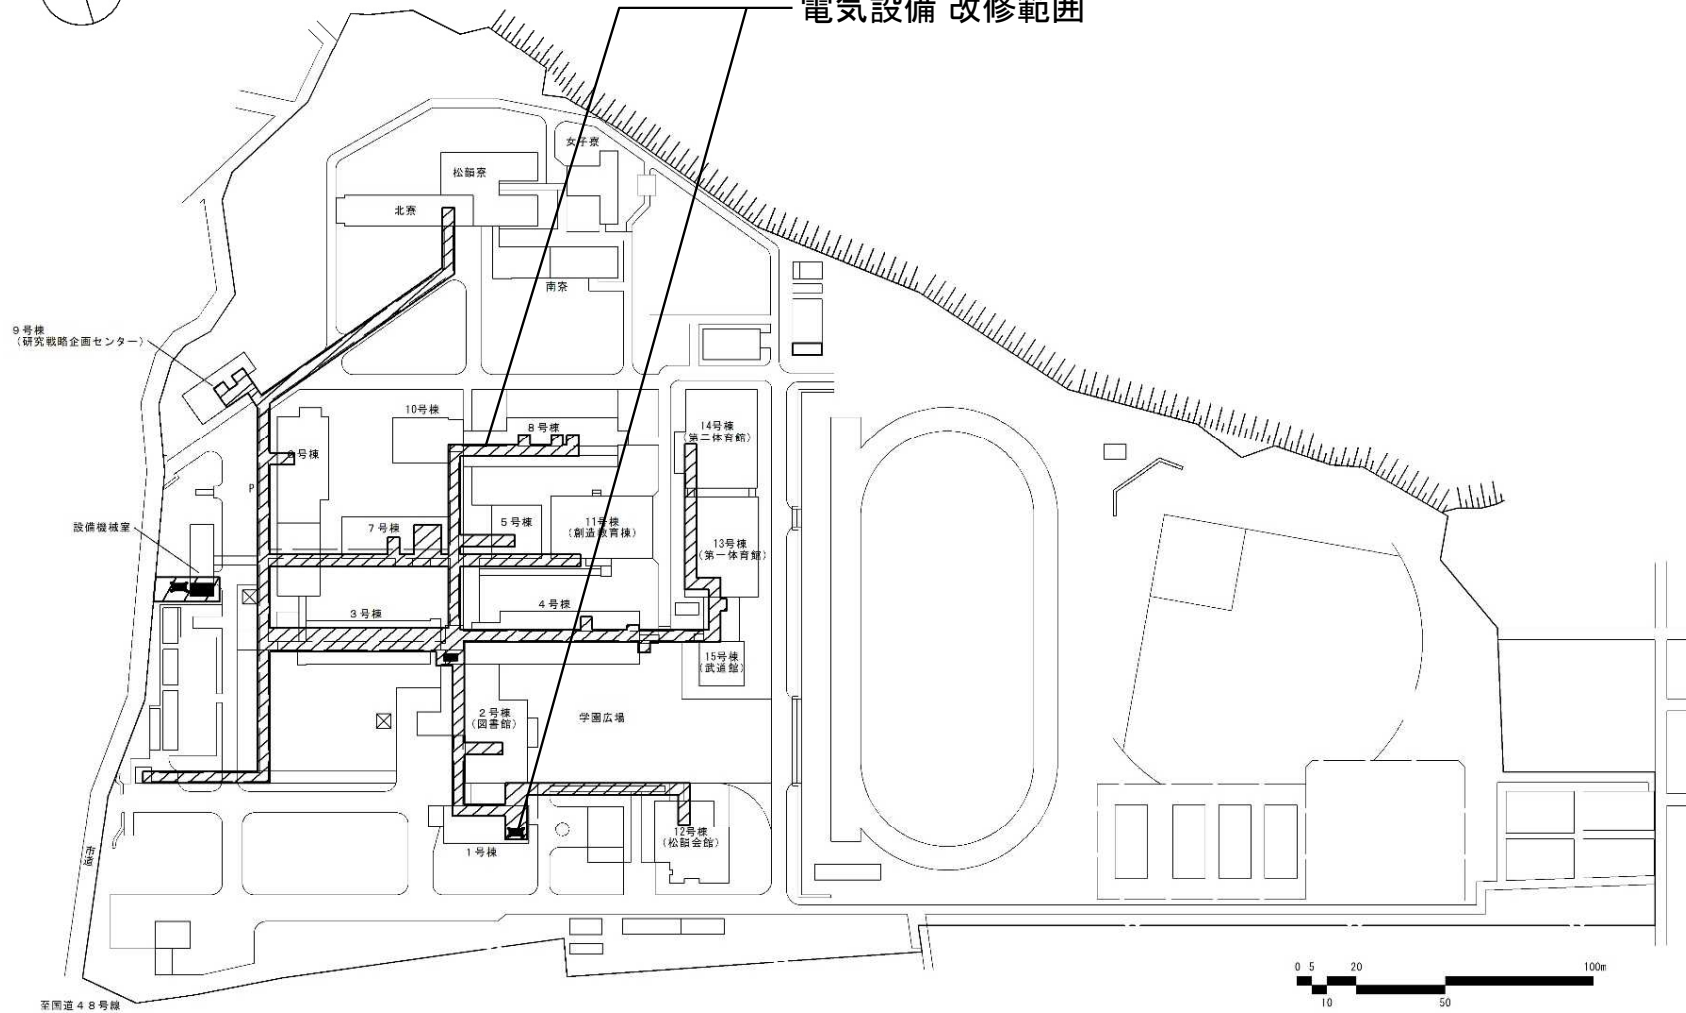


団地名	001宮城	事業名	国立高等専門学校機構(仙台高等専門学校) (宮城)ライフライン再生(電気設備)	配置図	1/2500
-----	-------	-----	--	-----	--------

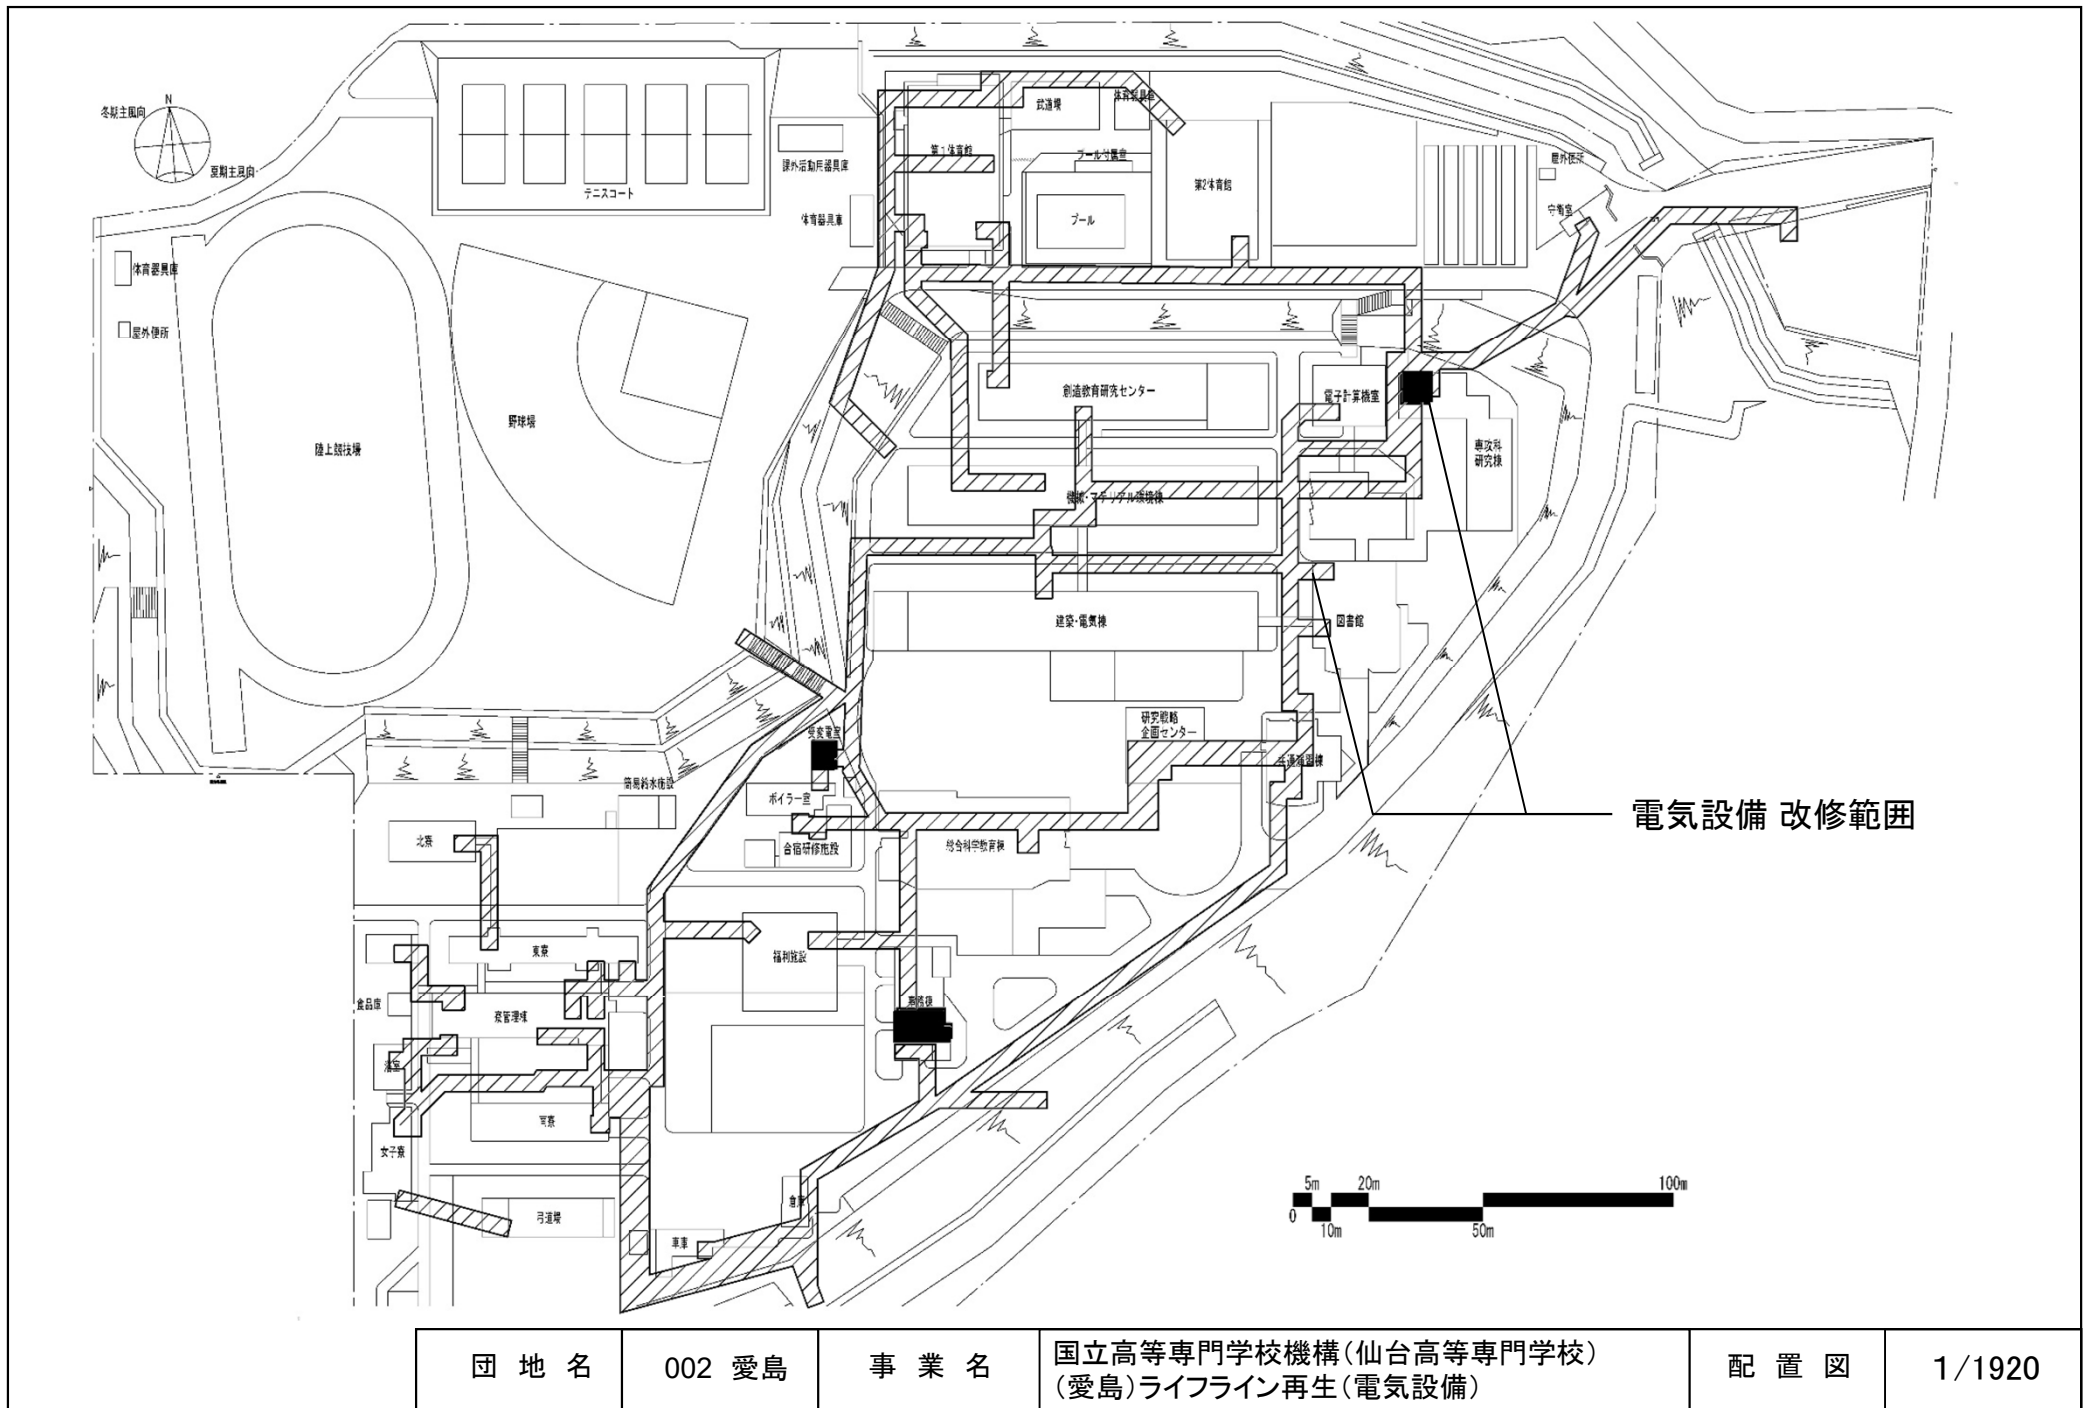

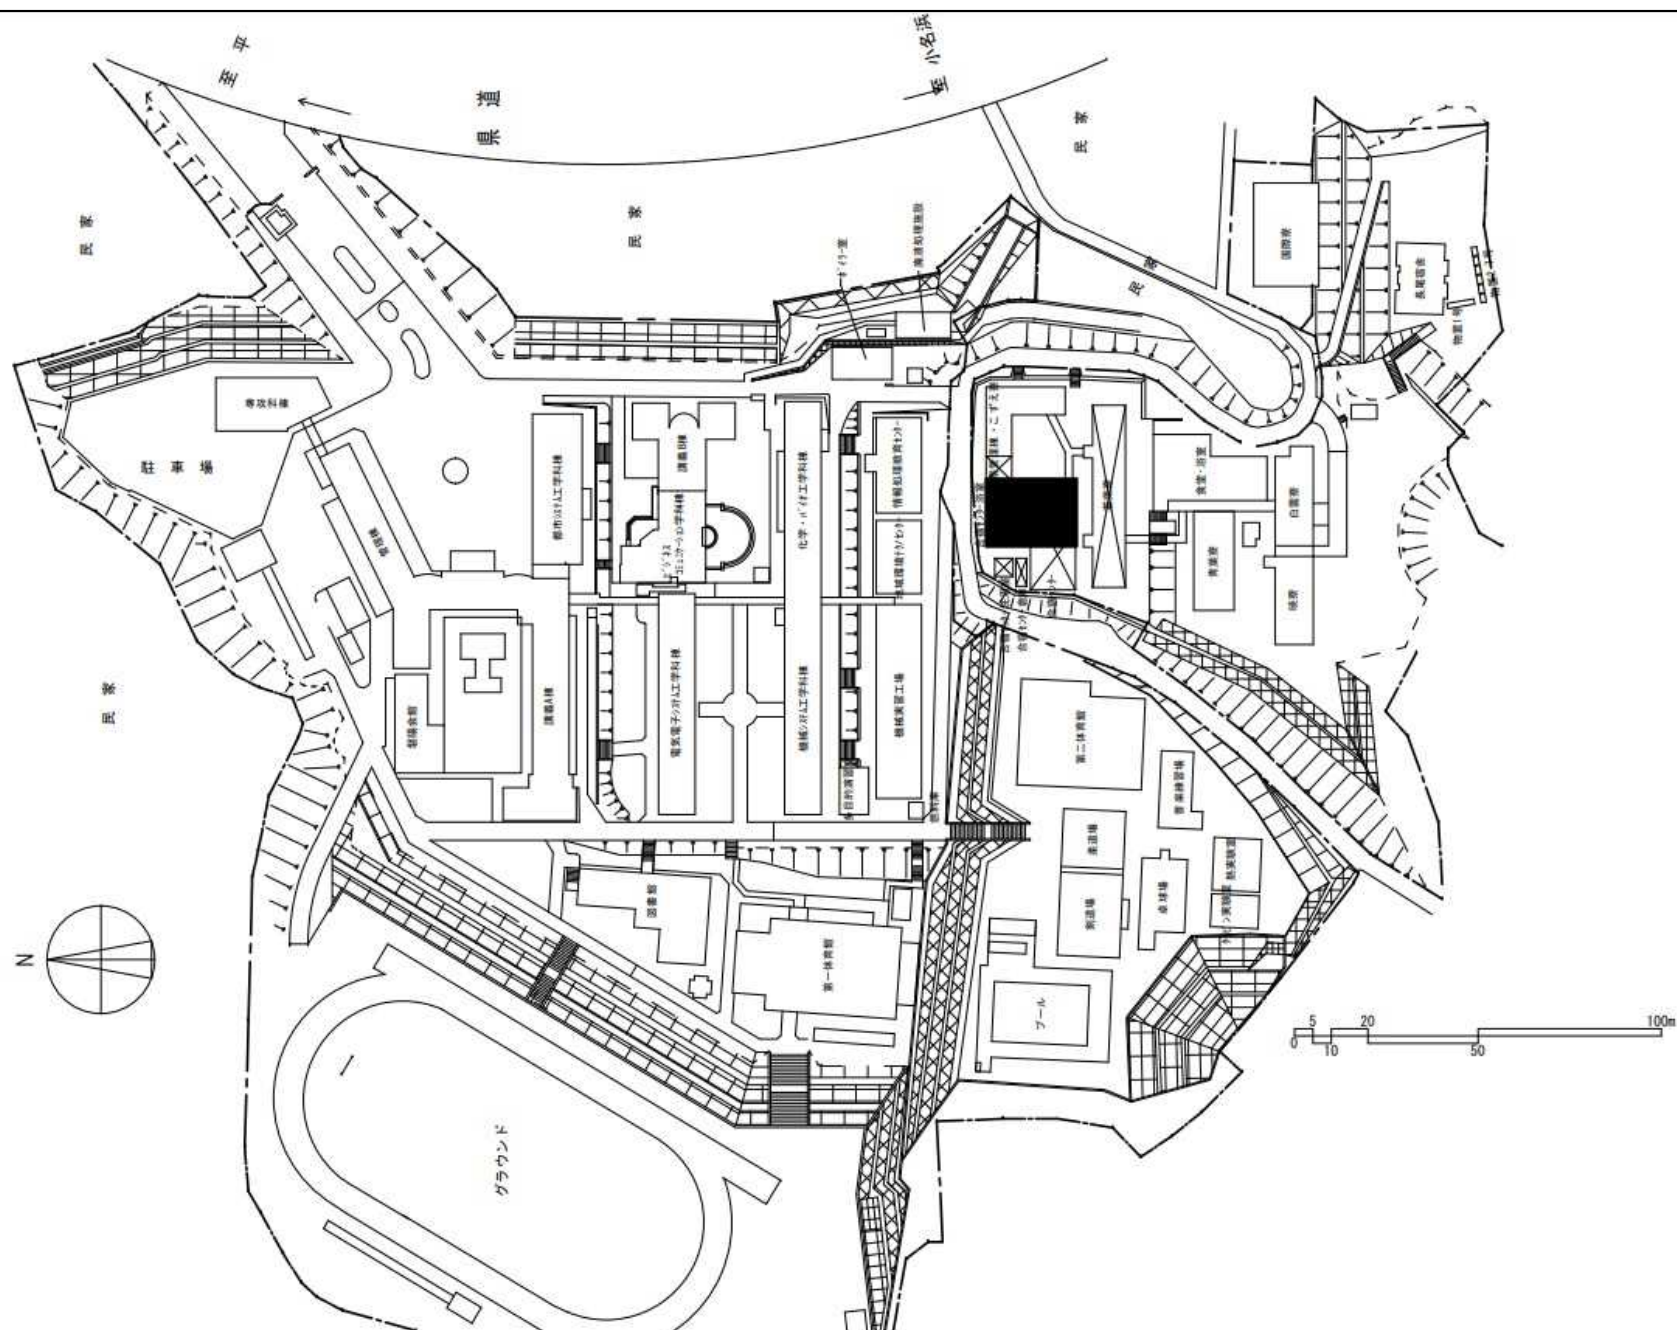


団地名	001長尾	事業名	国立高等専門学校機構(福島工業高等専門学校) (長尾)混住型学生寮	配置図	1/2000
-----	-------	-----	--------------------------------------	-----	--------

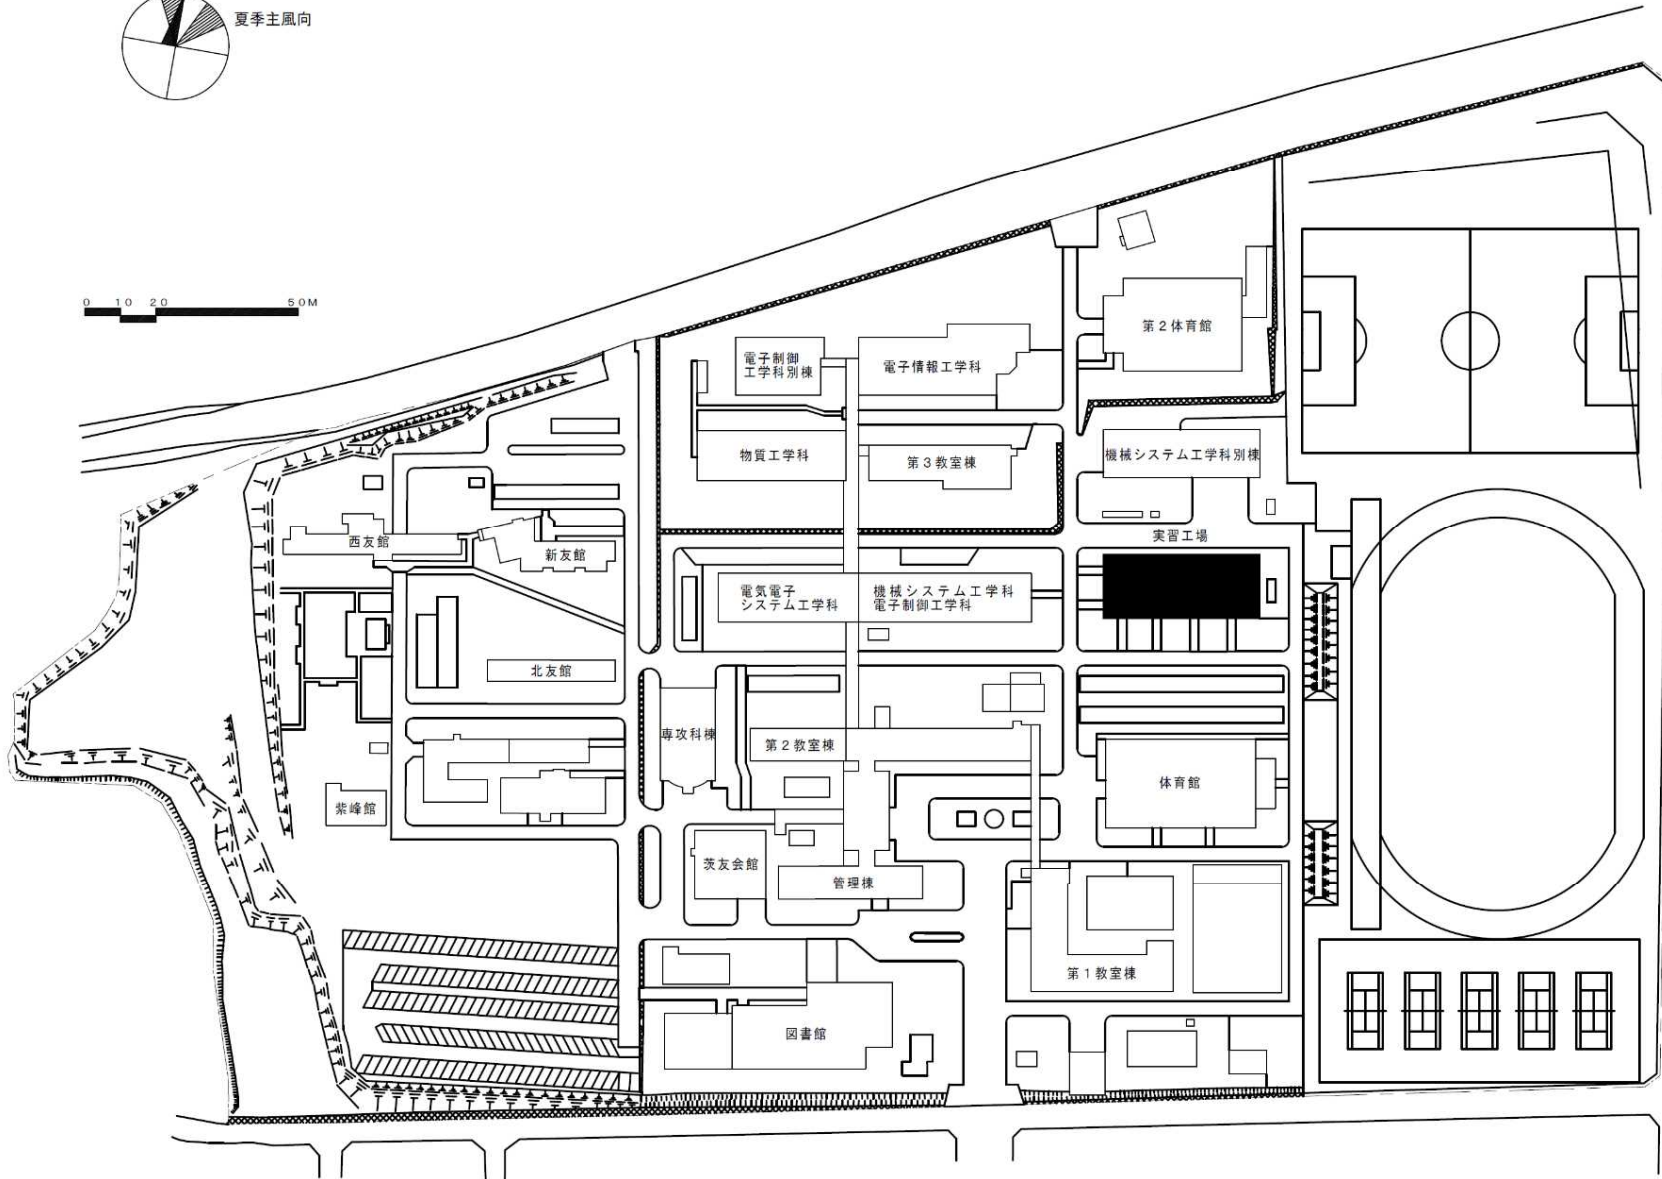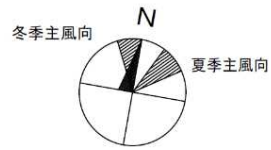

団地名	001 中根	事業名	国立高等専門学校機構(茨城工業高等専門学校) (中根)実習棟改修	配置図	1/1500
-----	--------	-----	-------------------------------------	-----	--------




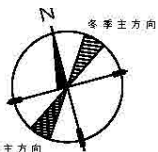

夏季主方向


[自動車整備工場]

[自動車教習所]

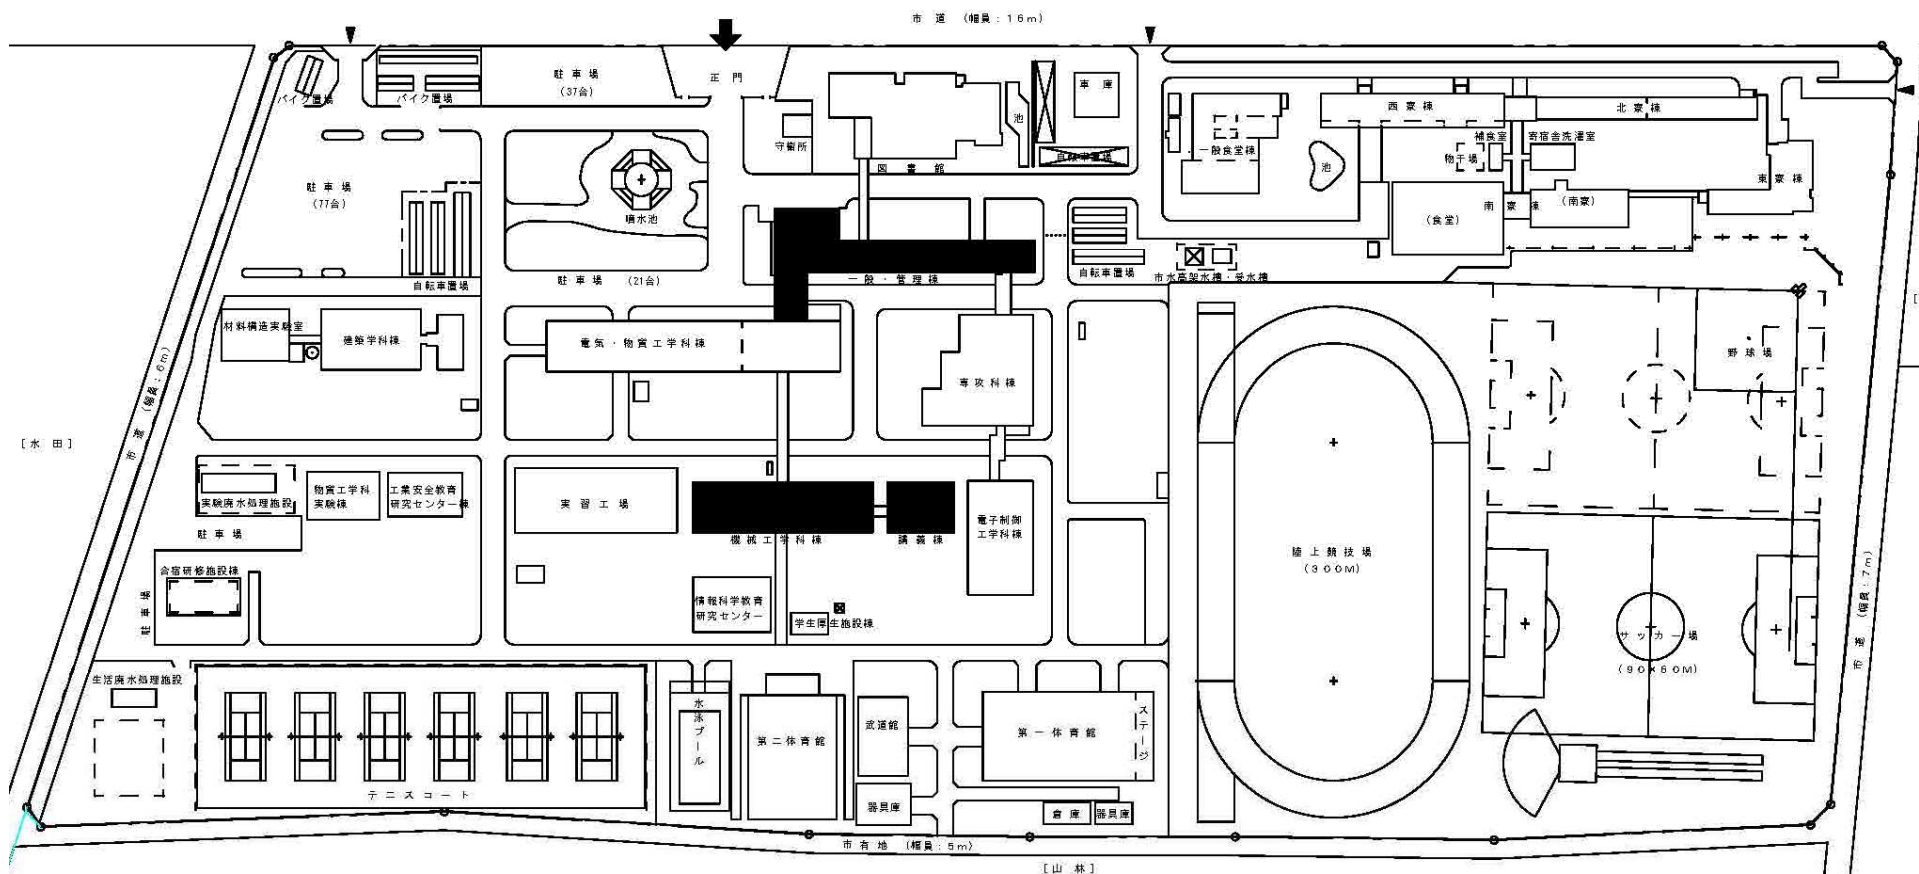


小山工業高等専門学校 配置図

 縮尺: 1/2000




団地名	001 中久喜	事業名	国立高等専門学校機構(小山工業高等専門学校) (中久喜)校舎改修	配置図	1/2000
-----	---------	-----	-------------------------------------	-----	--------

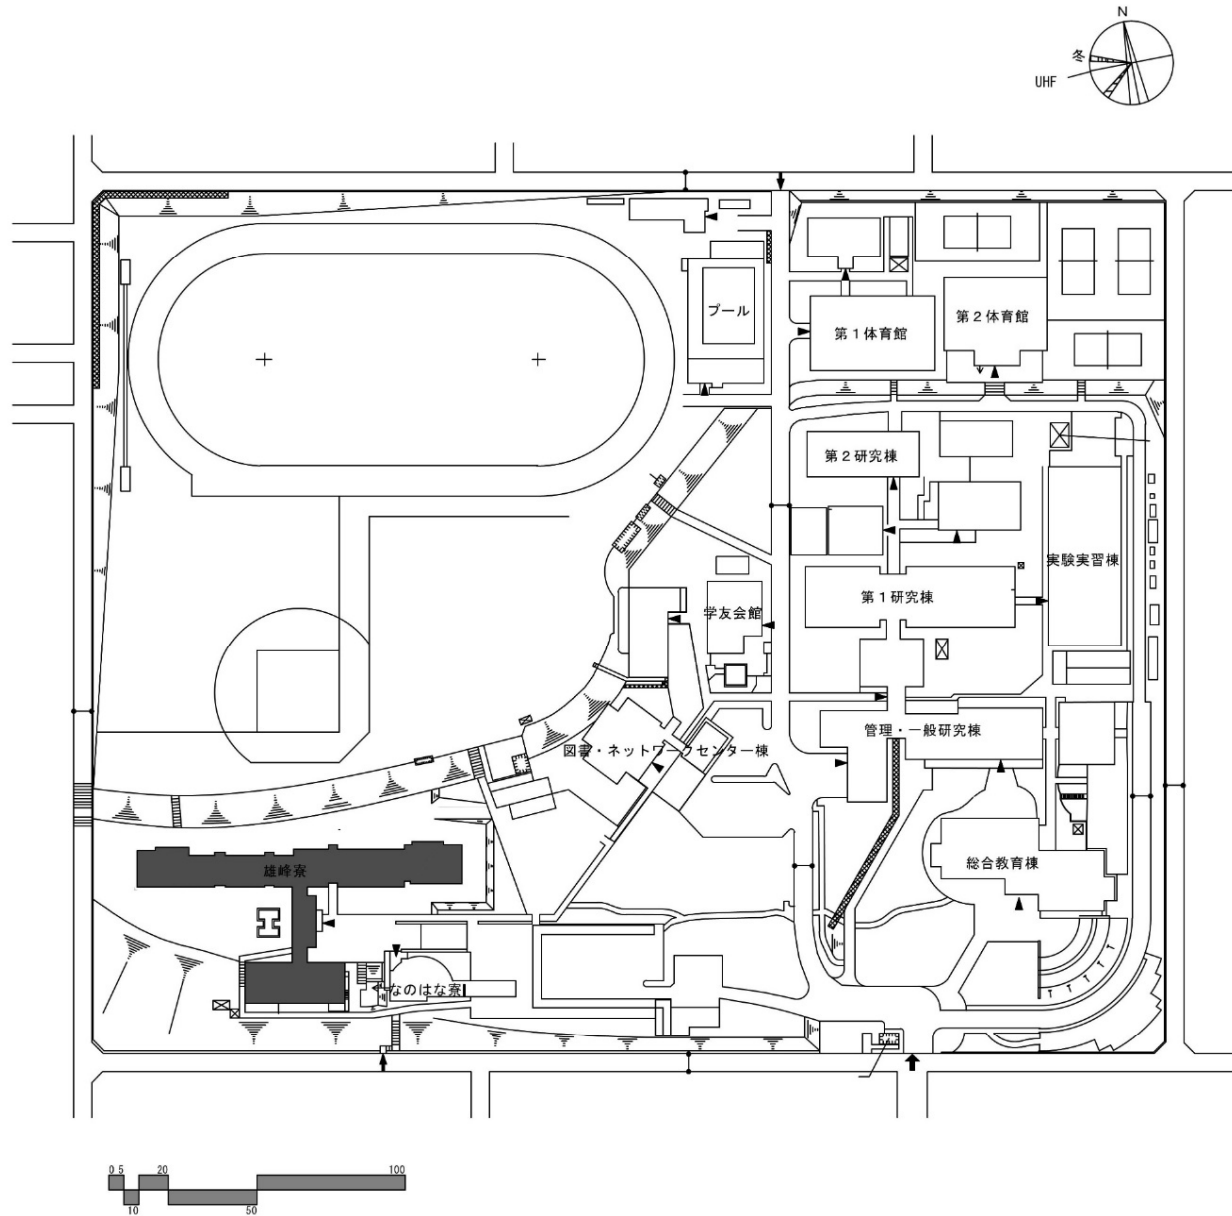


団地名	001 清見台	事業名	国立高等専門学校機構(木更津工業高等専門学校) (清見台)寄宿舎改修	配置図	1/2500
-----	---------	-----	---------------------------------------	-----	--------


更新範囲

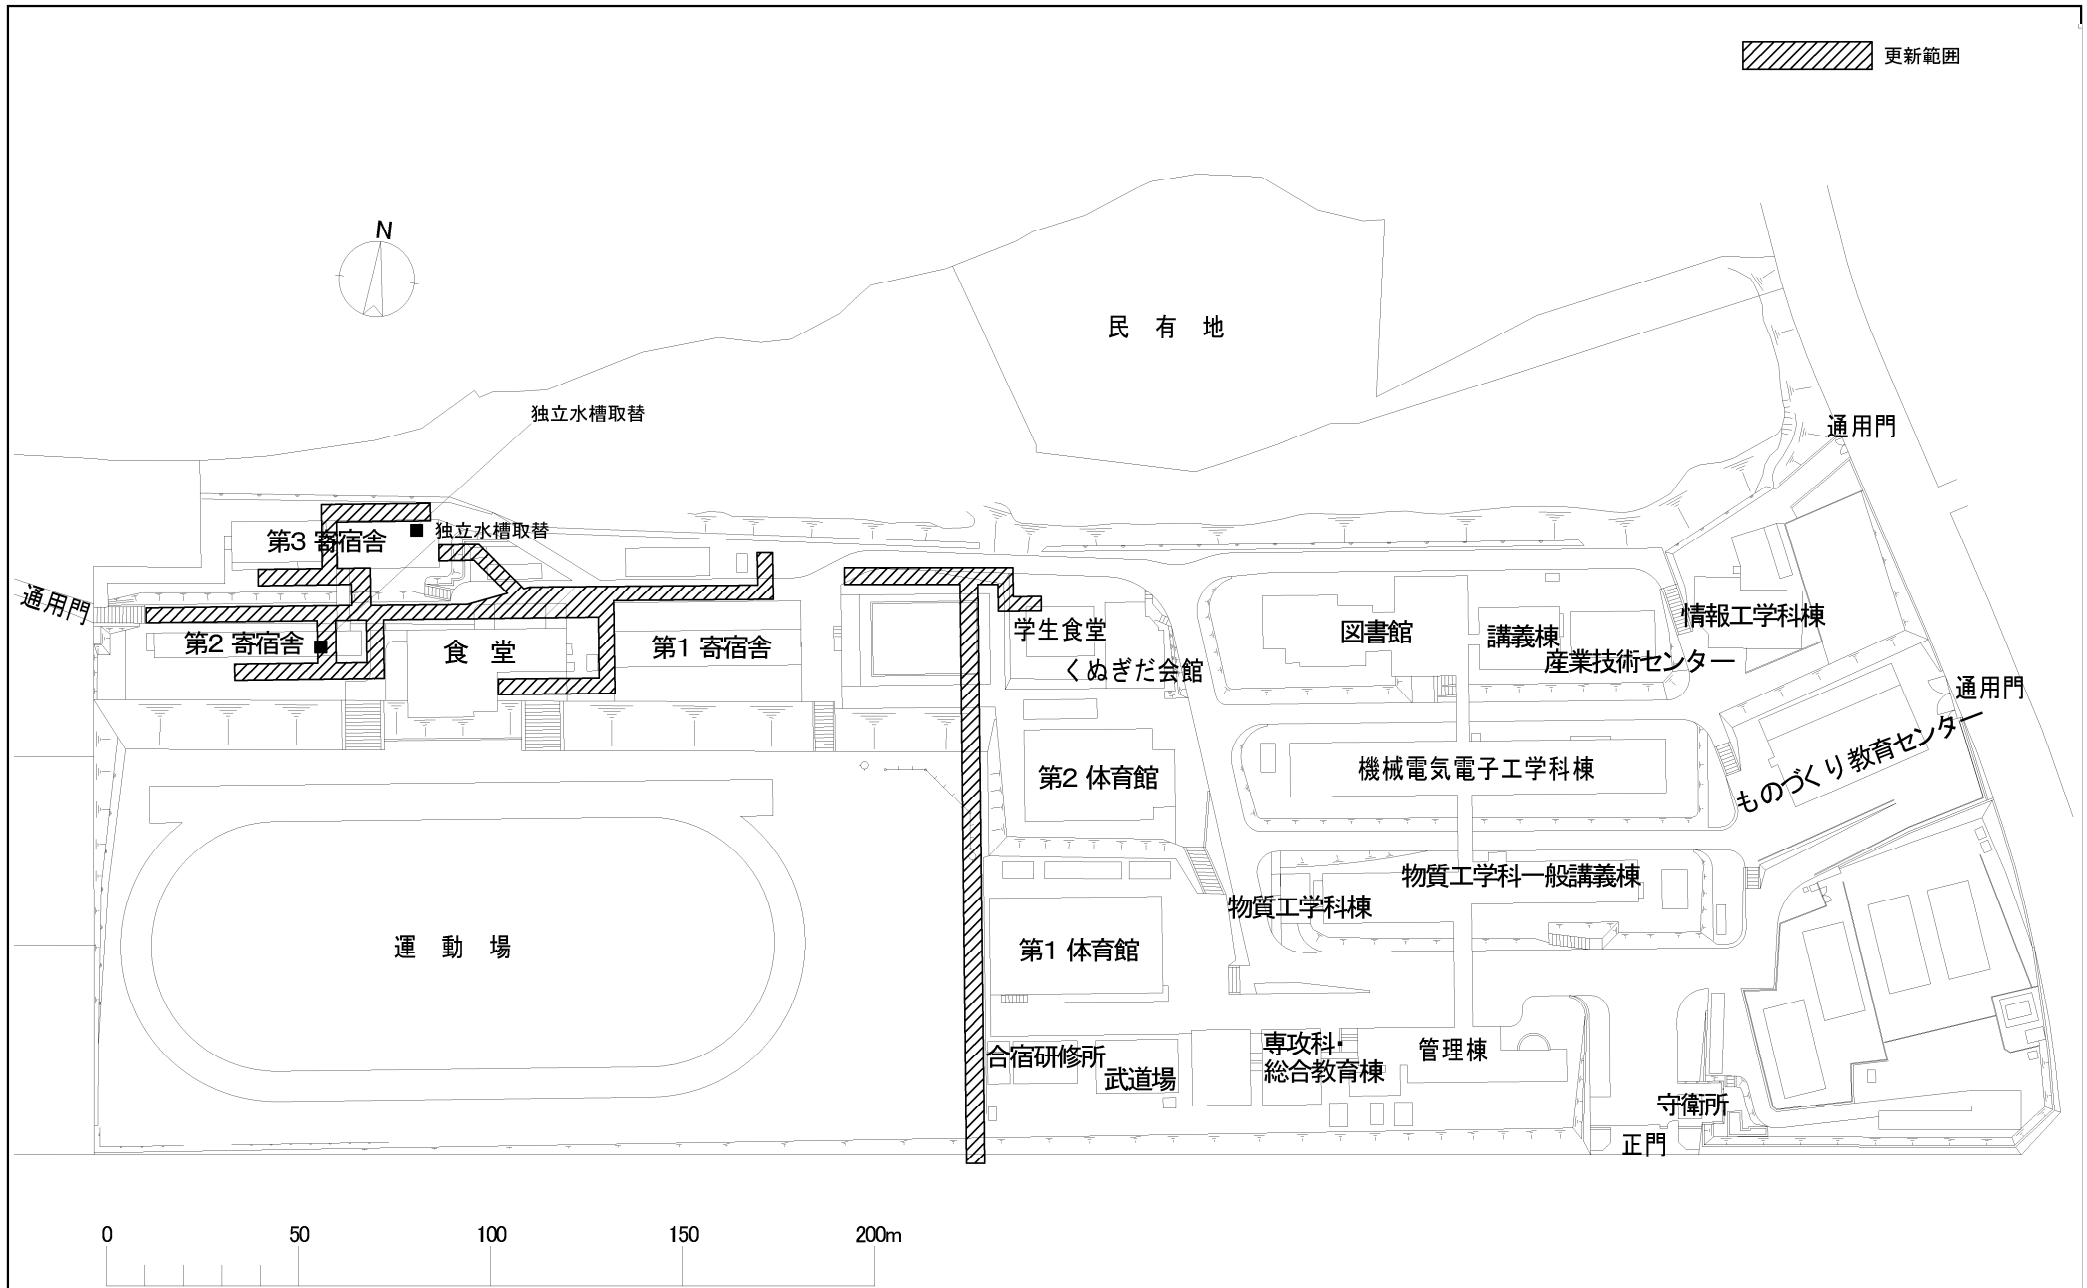




団地名	001 梶田	事業名	国立高等専門学校機構(東京工業高等専門学校) (梶田)ライフライン再生(給排水設備等)	配置図	1/2000
-----	--------	-----	--	-----	--------

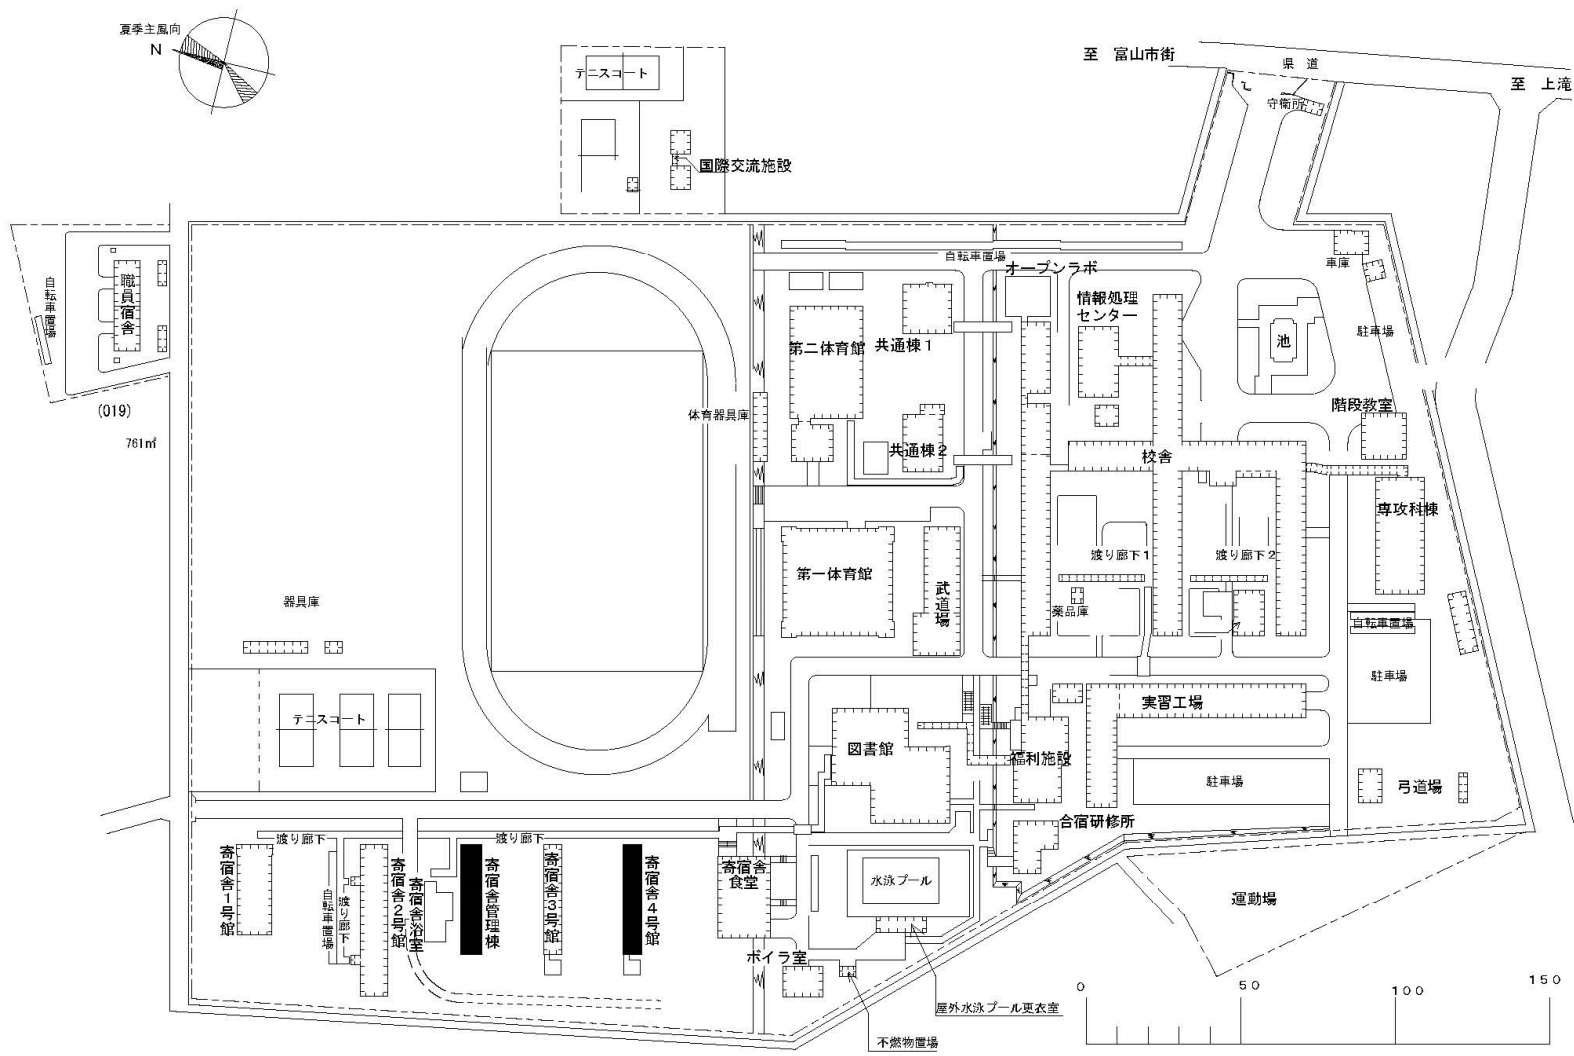


団地名	001 本郷	事業名	国立高等専門学校機構(富山高等専門学校) (本郷)寄宿舎等改修	配置図	1/2000
-----	--------	-----	------------------------------------	-----	--------

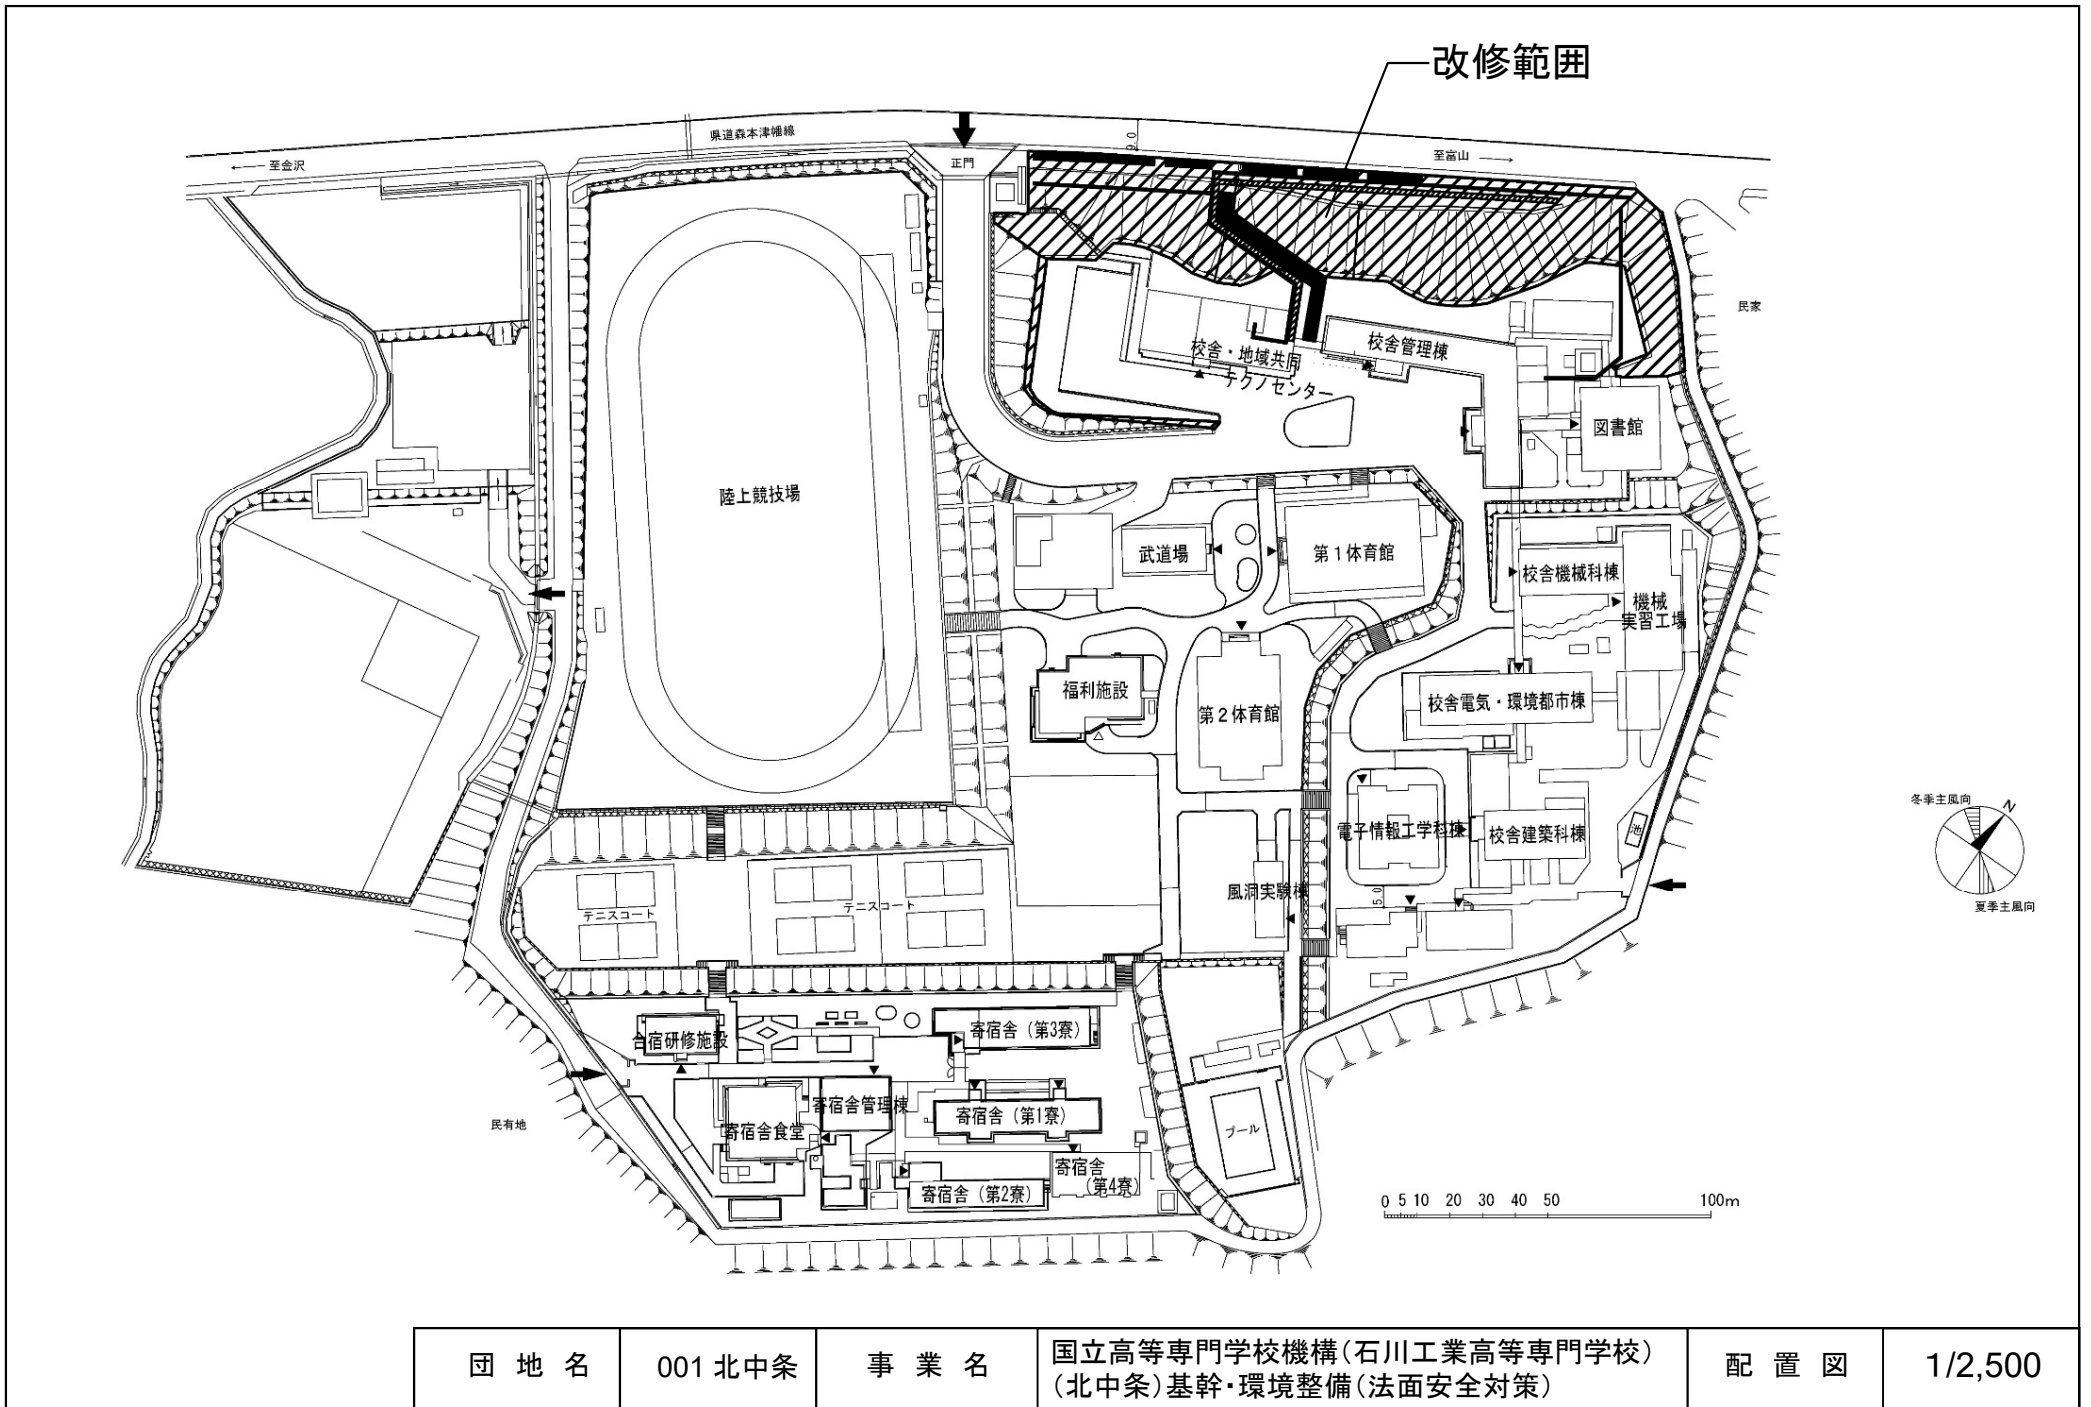


団地名	001 北中条	事業名	国立高等専門学校機構(石川工業高等専門学校) (北中条)基幹・環境整備(法面安全対策)	配置図	1/2,500
-----	---------	-----	--	-----	---------

 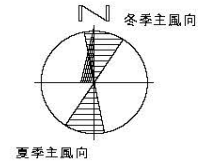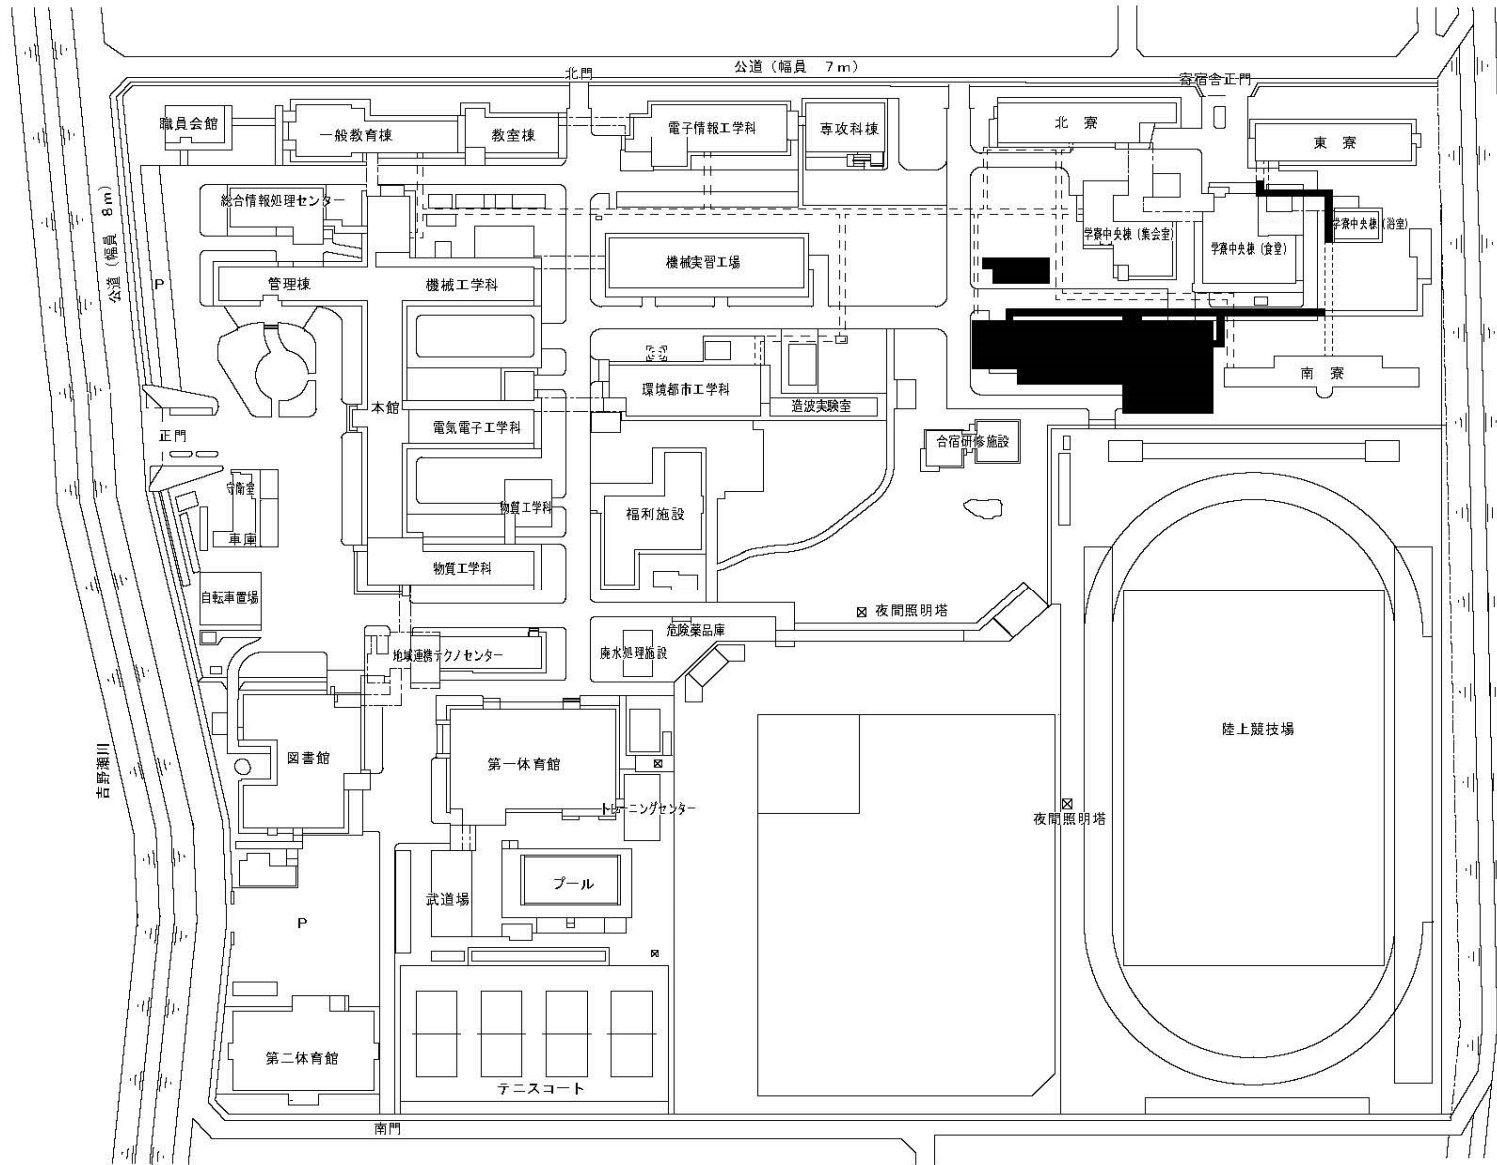



団地名	001 鯖江市下司町	事業名	国立高等専門学校機構(福井工業高等専門学校) (鯖江市下司町)混住型学生寮	配置図	1/2000
-----	------------	-----	--	-----	--------

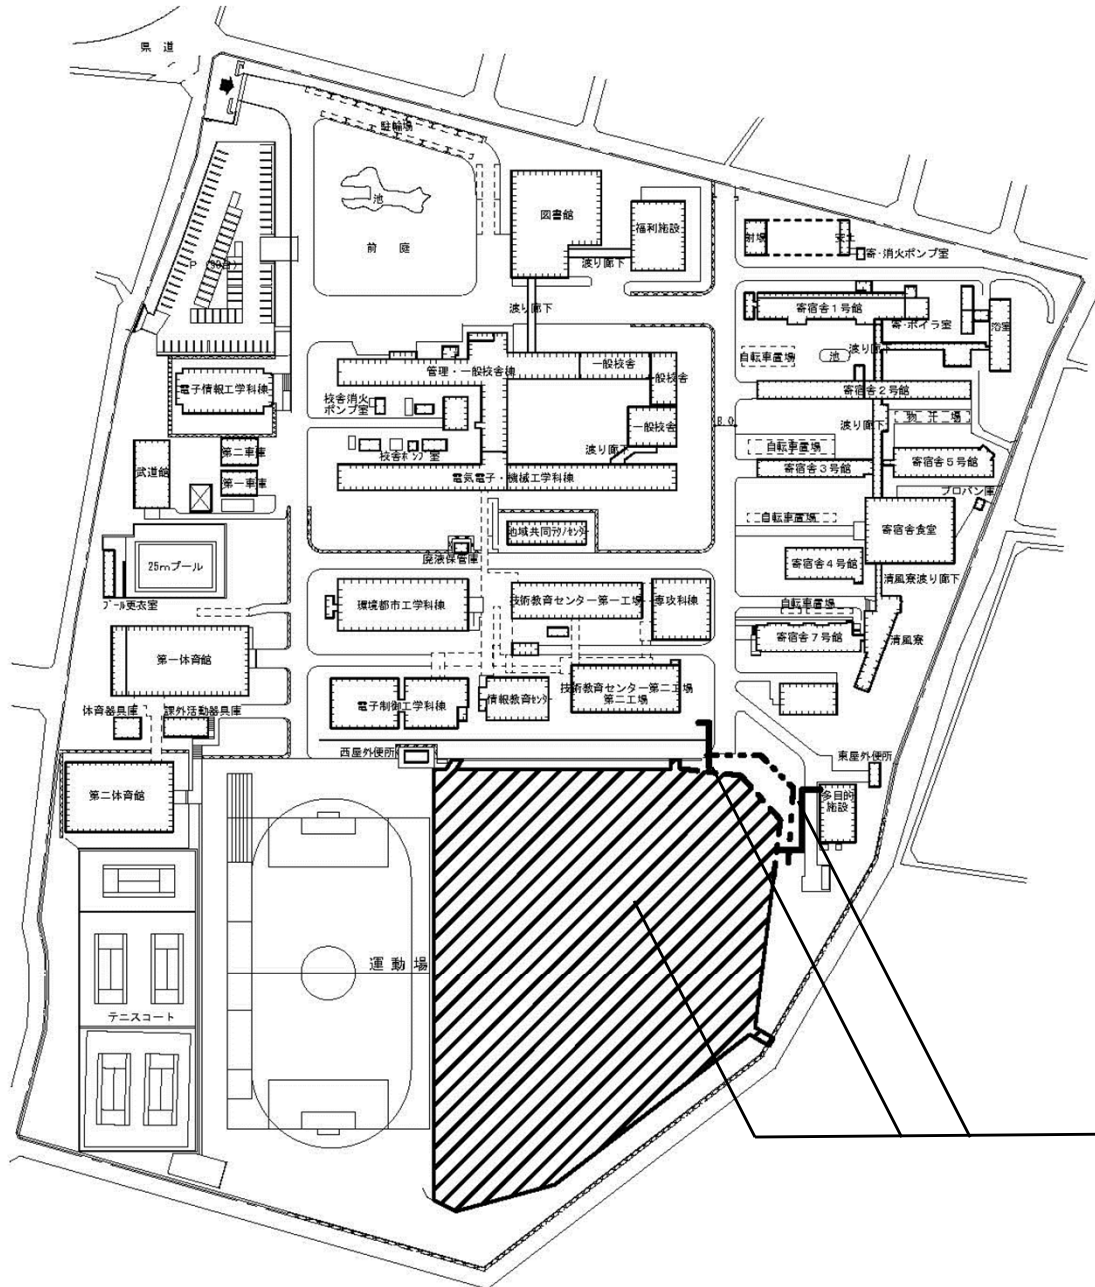

給排水設備等 改修範囲

 


団地名	001 徳間	事業名	国立高等専門学校機構(長野工業高等専門学校) (徳間)ライフライン再生(給排水設備等)	配置図	1/2,500
-----	--------	-----	--	-----	---------

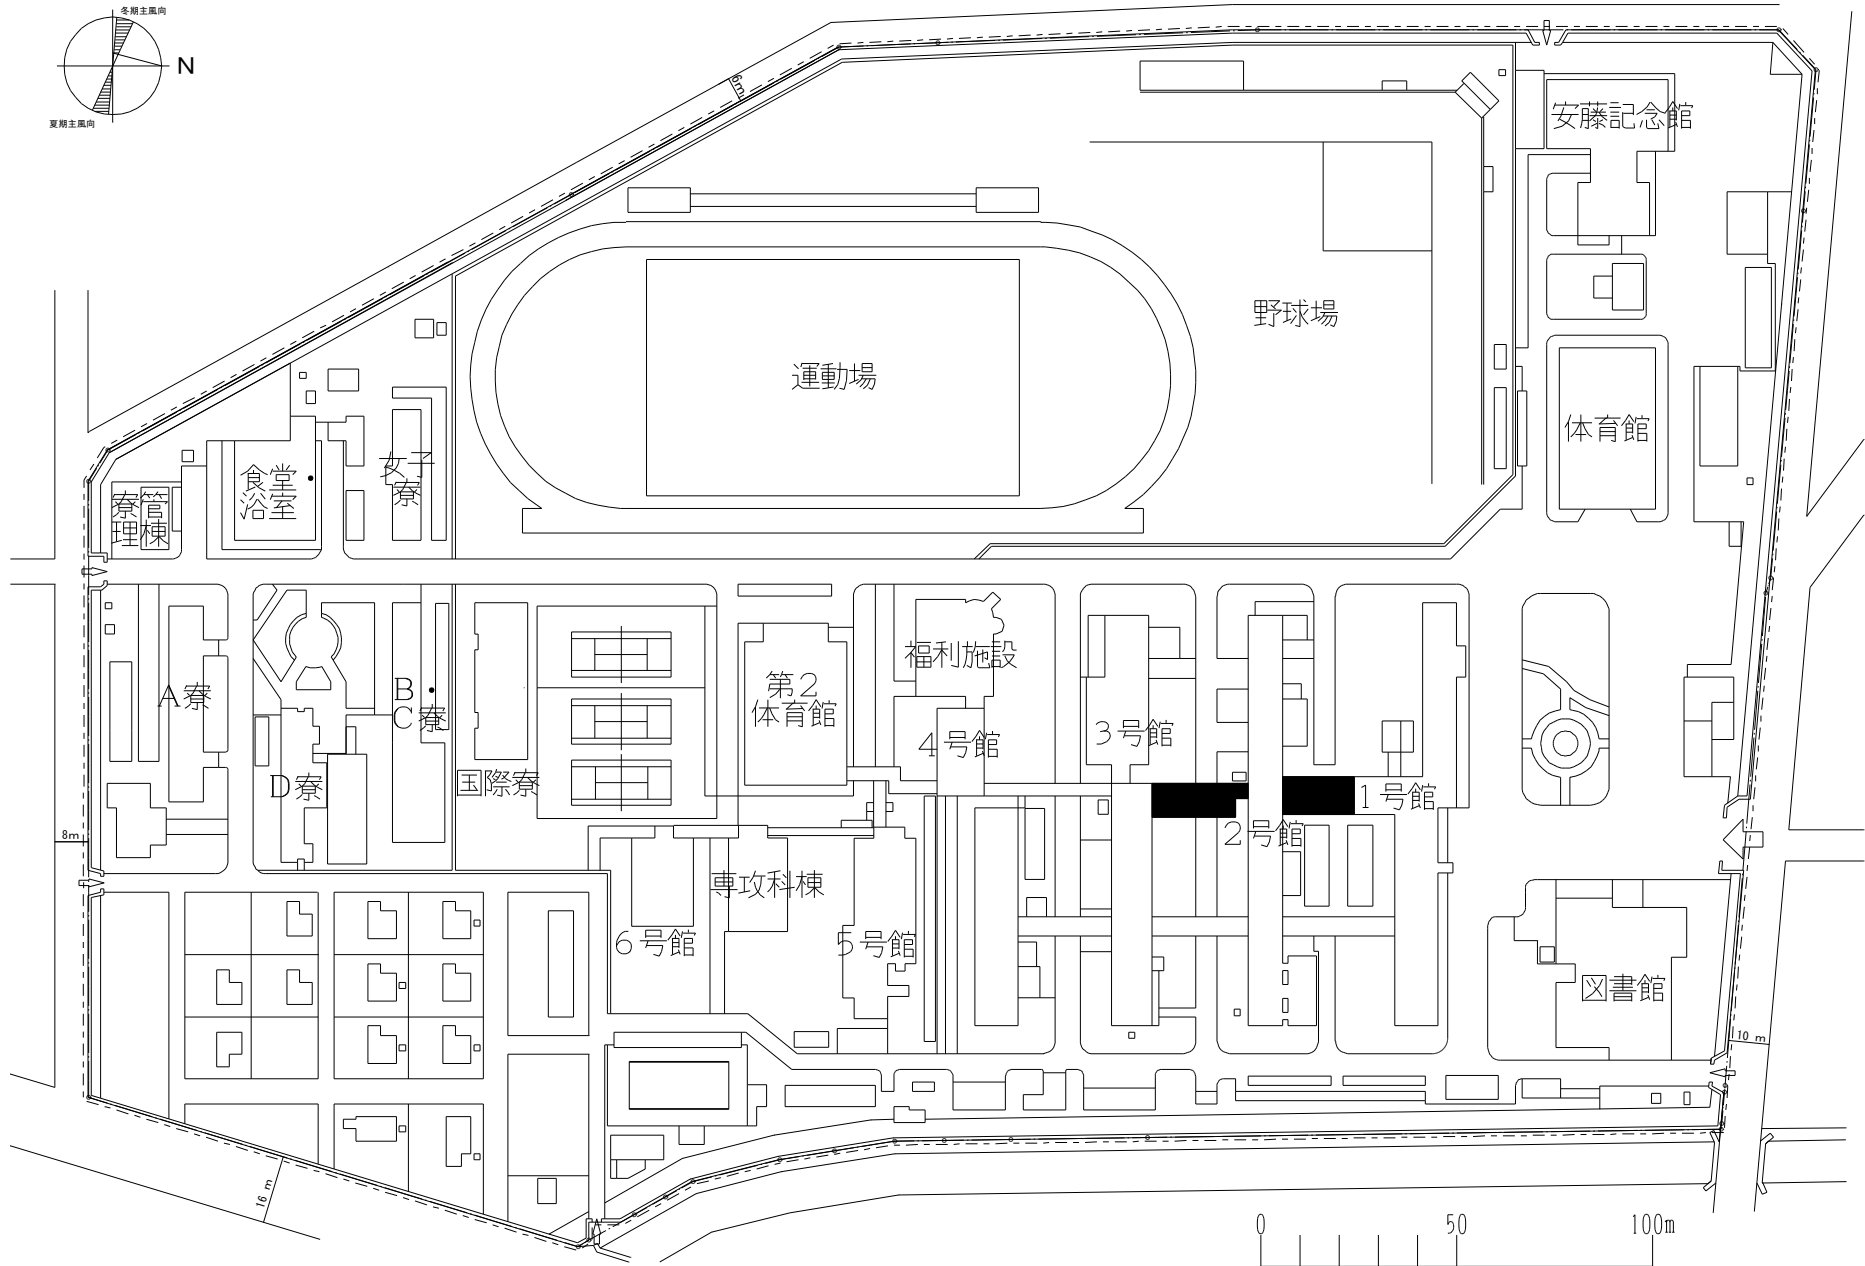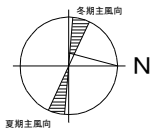


団地名	001 上真桑	事業名	国立高等専門学校機構(岐阜工業高等専門学校) (上真桑)校舎改修	配置図	1/2000
-----	---------	-----	-------------------------------------	-----	--------




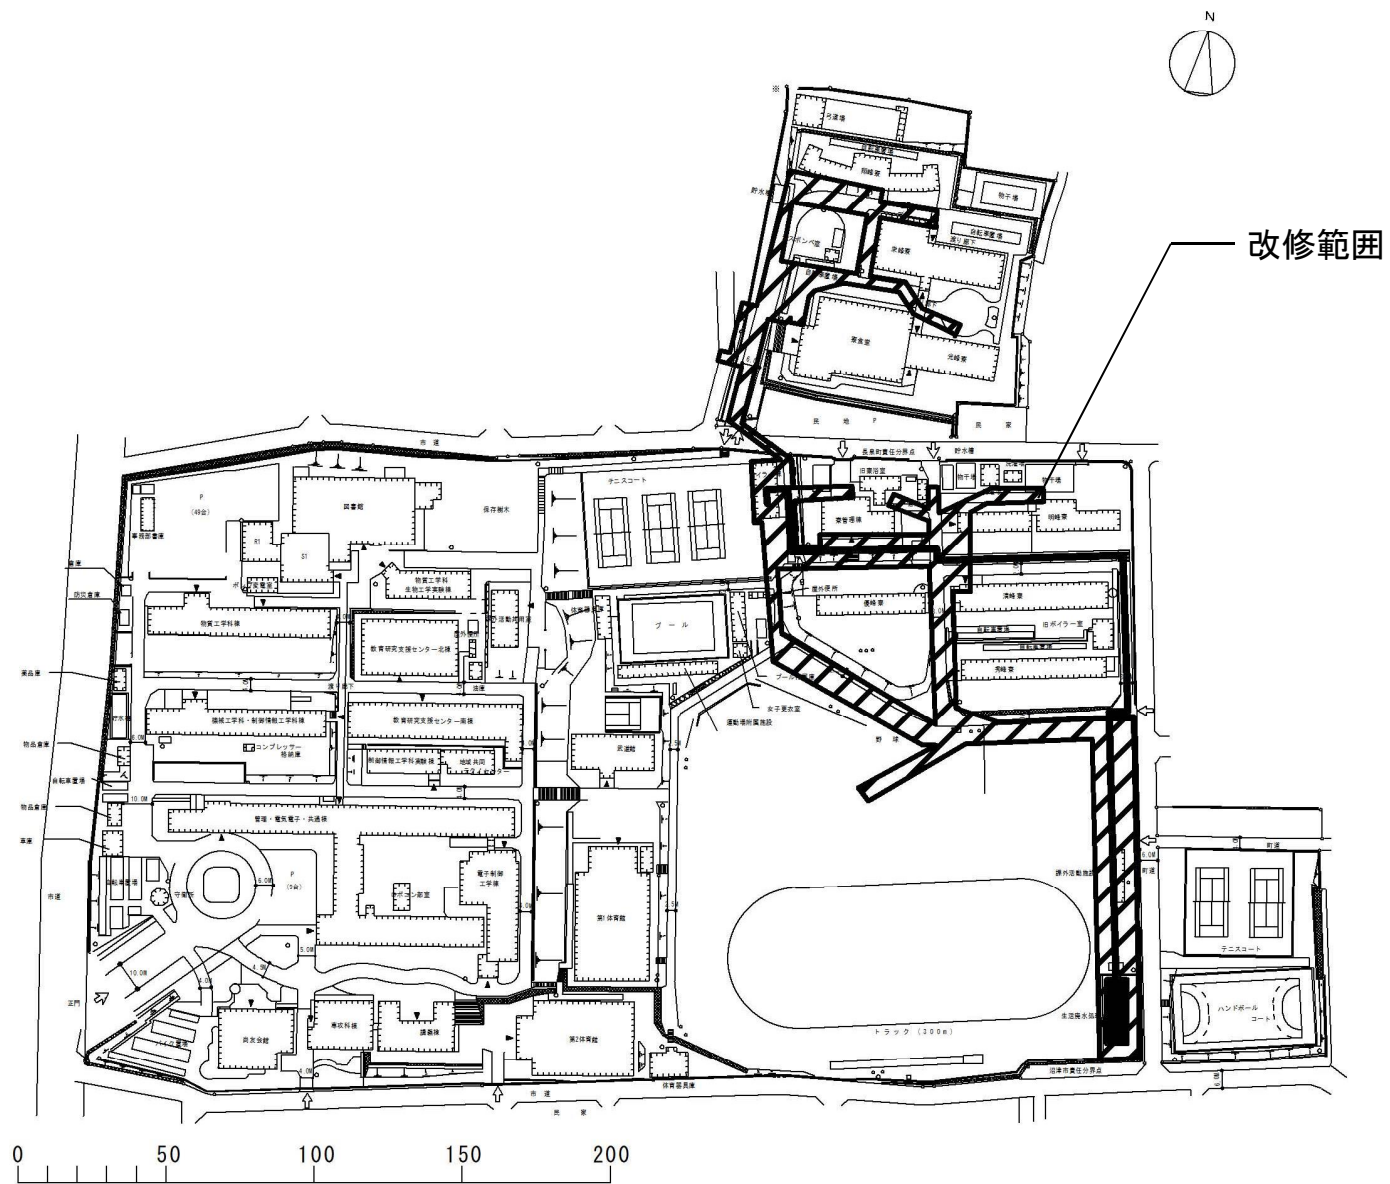

団地名	001大岡	事業名	国立高等専門学校機構(沼津工業高等専門学校) (大岡)ライフライン再生(給排水設備等)	配置図	1/2500
-----	-------	-----	--	-----	--------

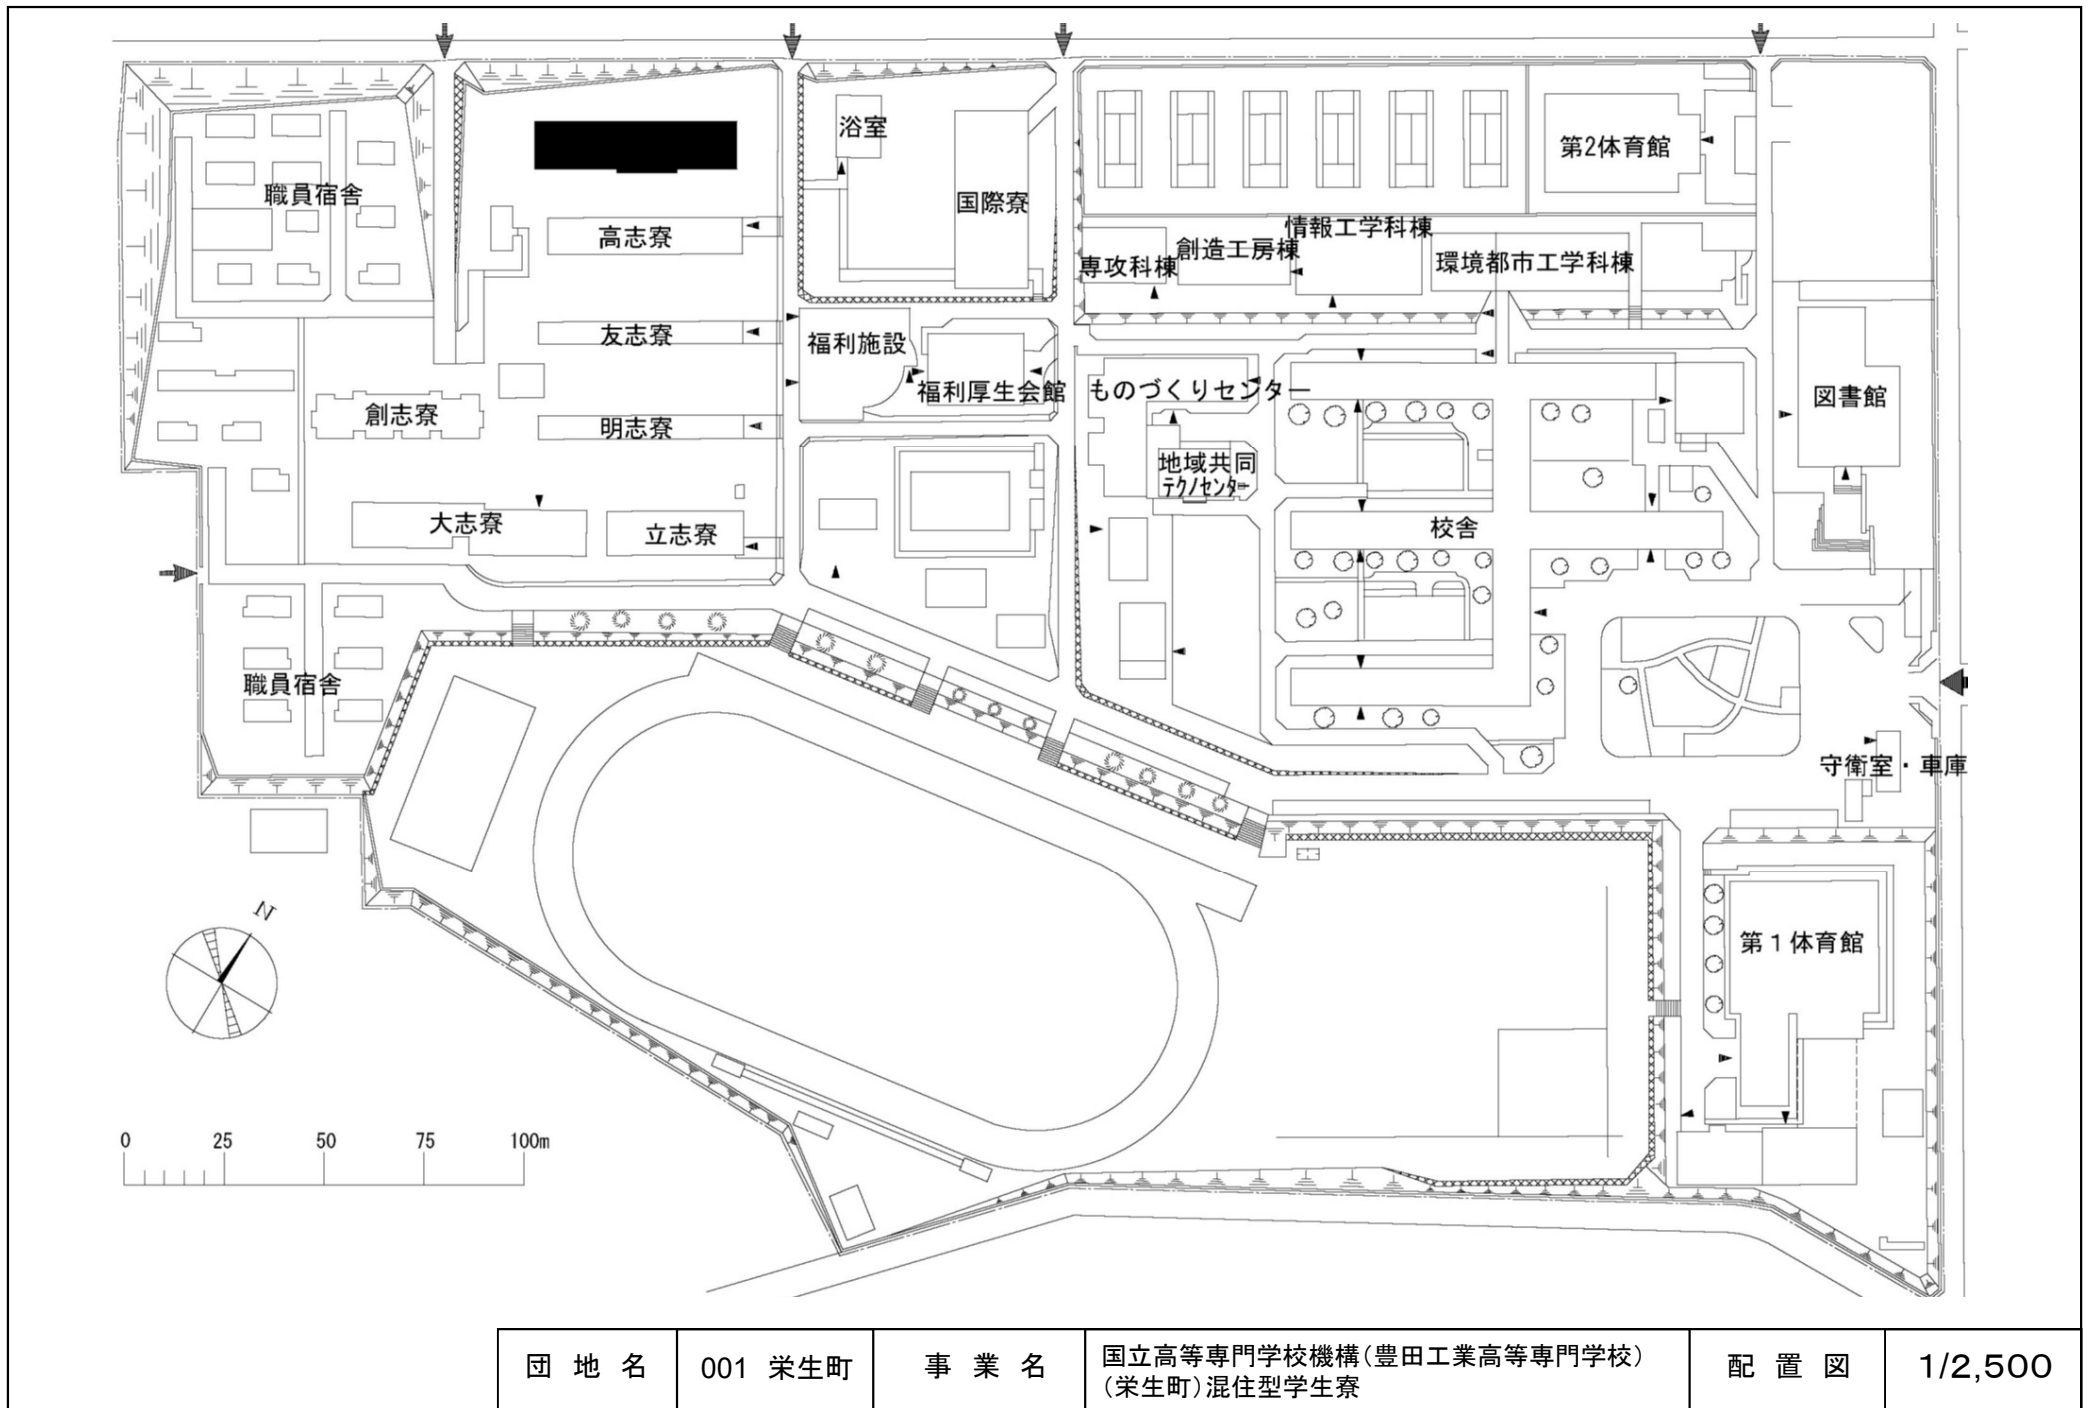


団地名	001 栄生町	事業名	国立高等専門学校機構(豊田工業高等専門学校) (栄生町)混住型学生寮	配置図	1/2,500
-----	---------	-----	---------------------------------------	-----	---------


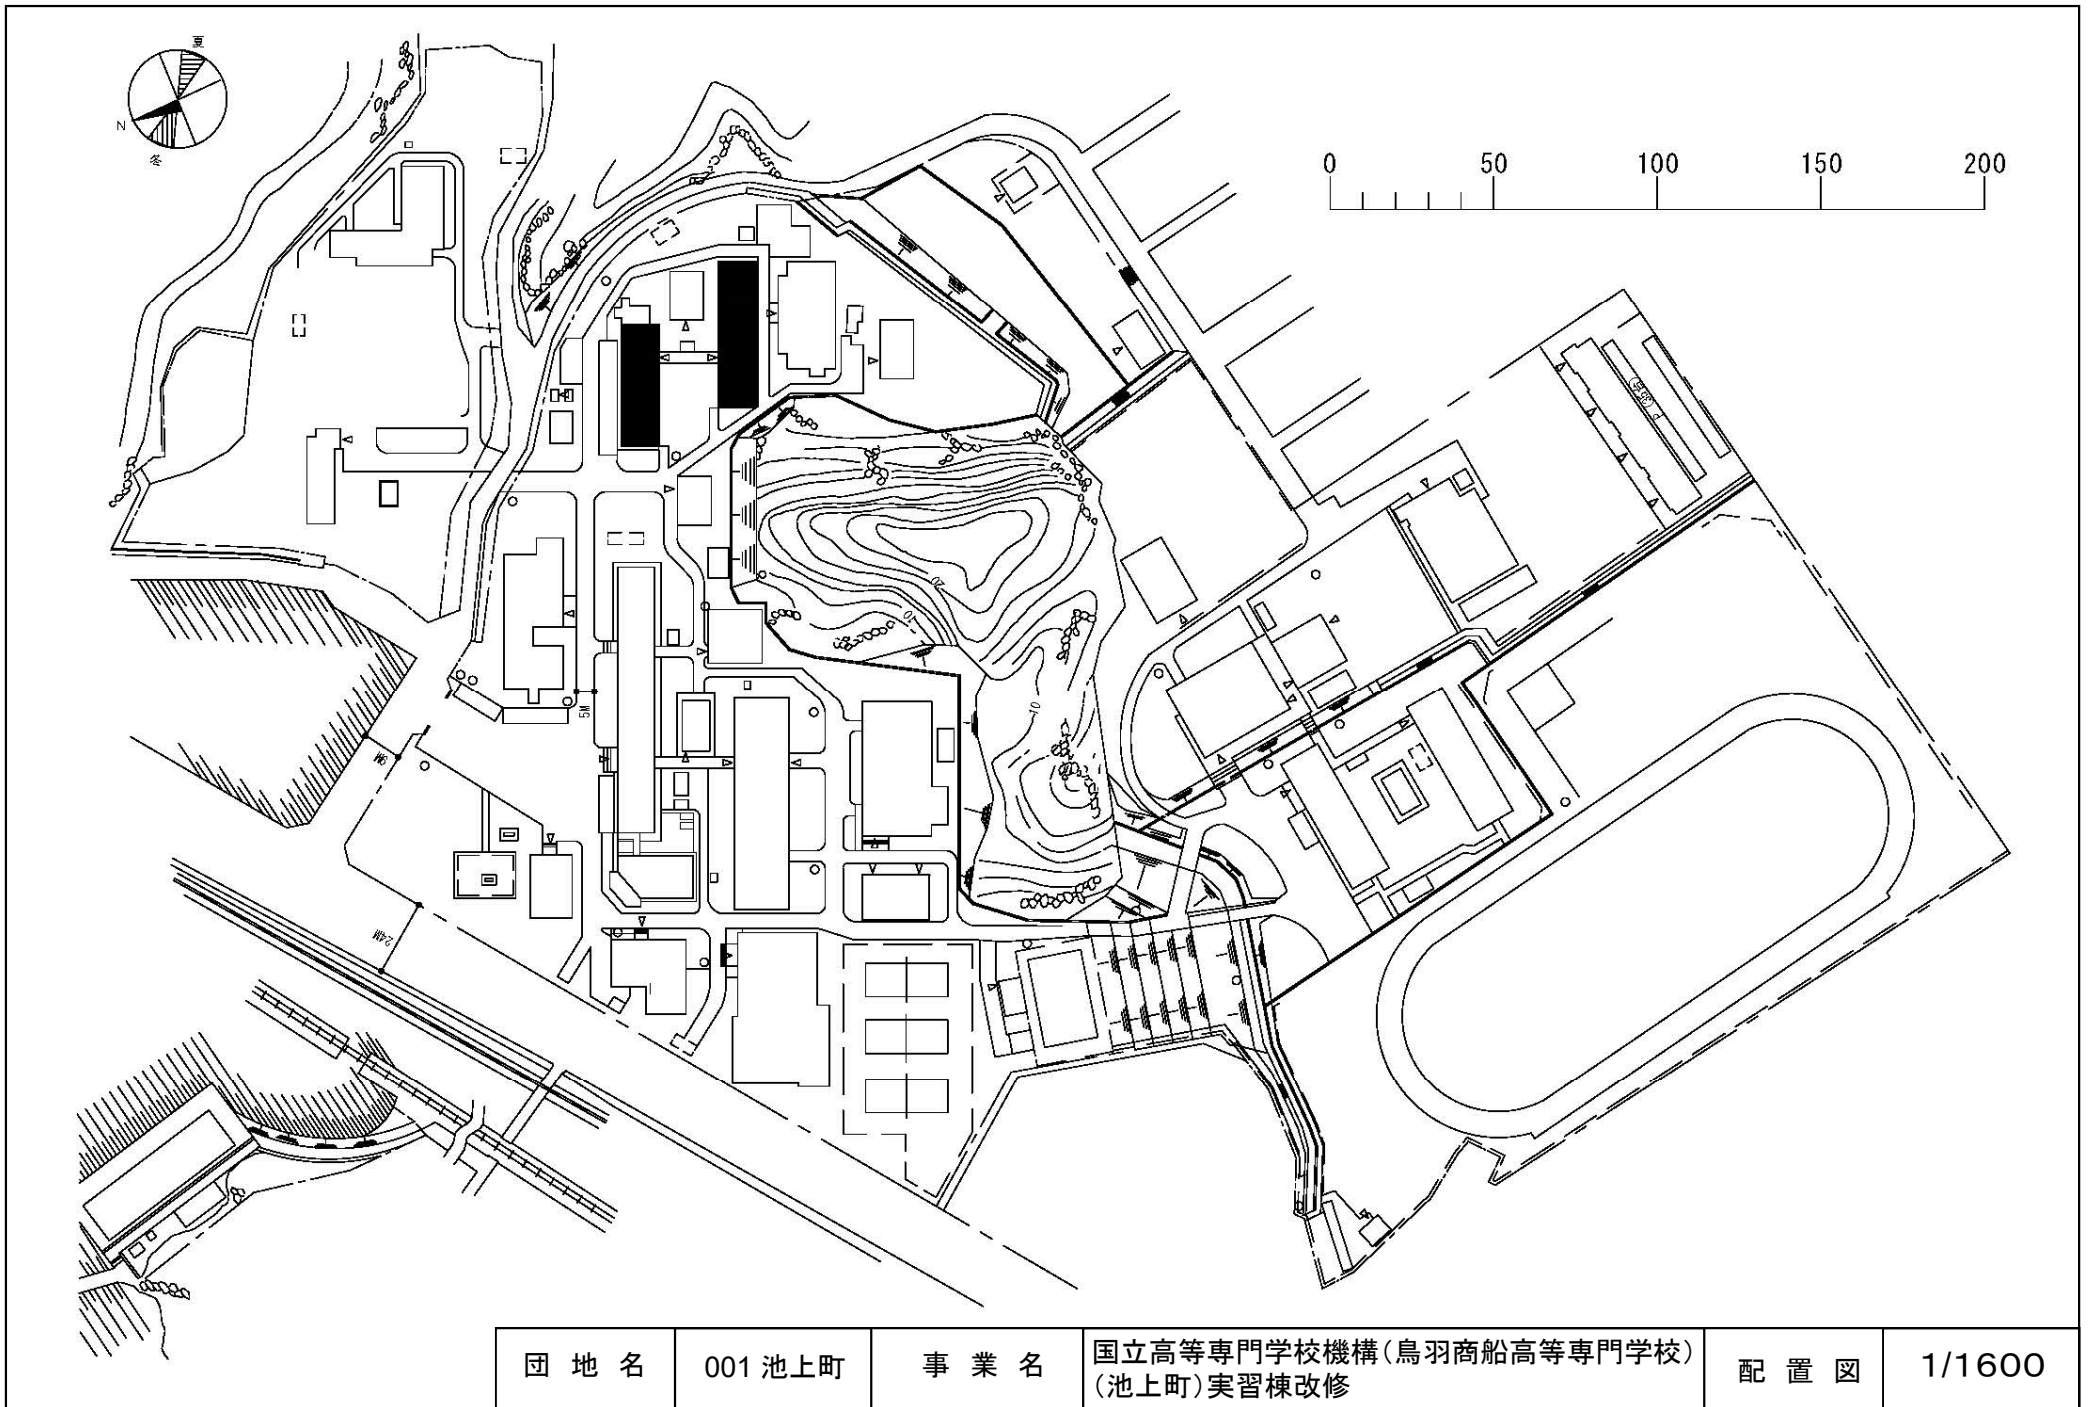


団地名	001 池上町	事業名	国立高等専門学校機構(鳥羽商船高等専門学校) (池上町)実習棟改修	配置図	1/1600
-----	---------	-----	--------------------------------------	-----	--------



# 電気設備等 改修範囲

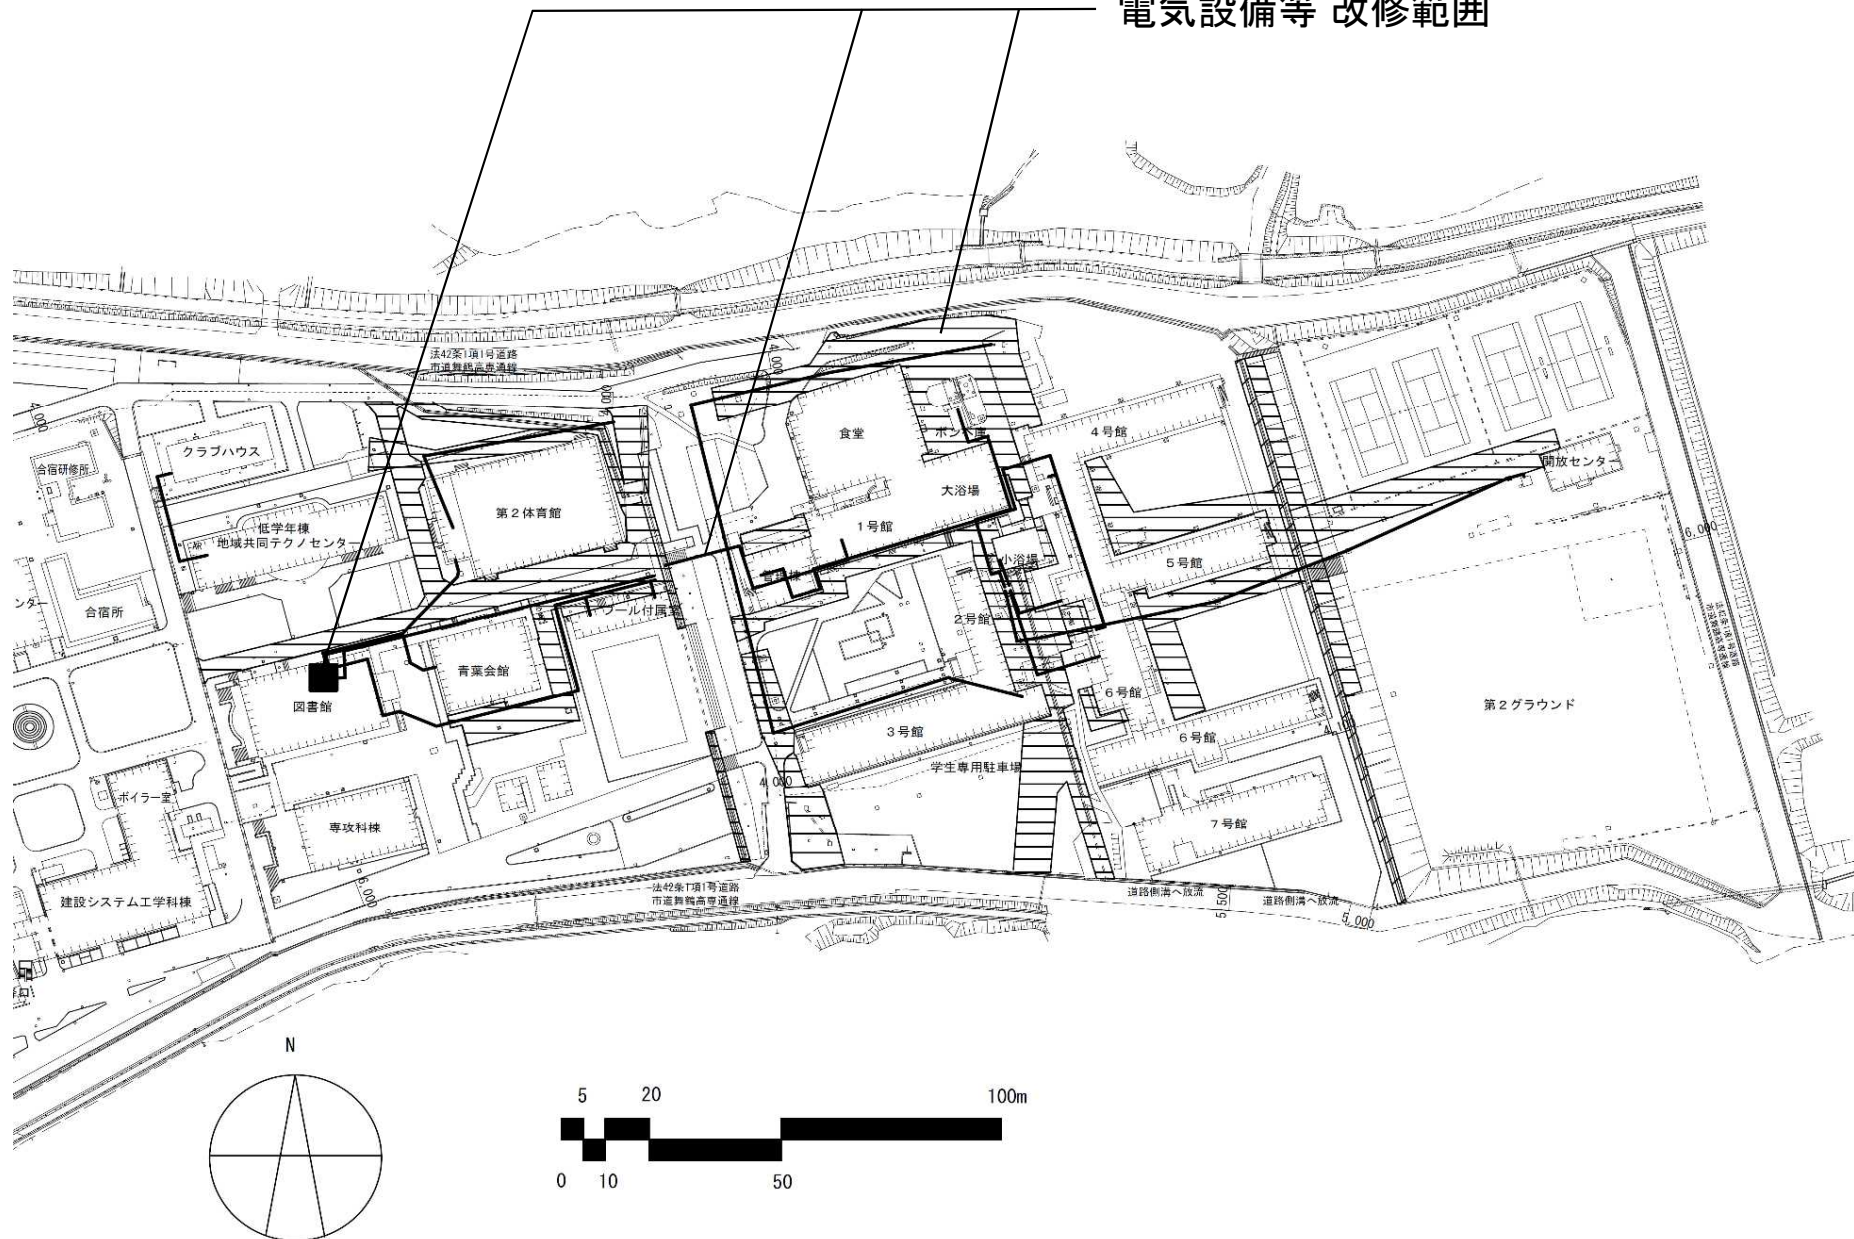


団地名	001 白屋	事業名	国立高等専門学校機構(舞鶴工業高等専門学校) (白屋)ライフライン再生(電気設備等)	配置図	1/3000
-----	--------	-----	---	-----	--------

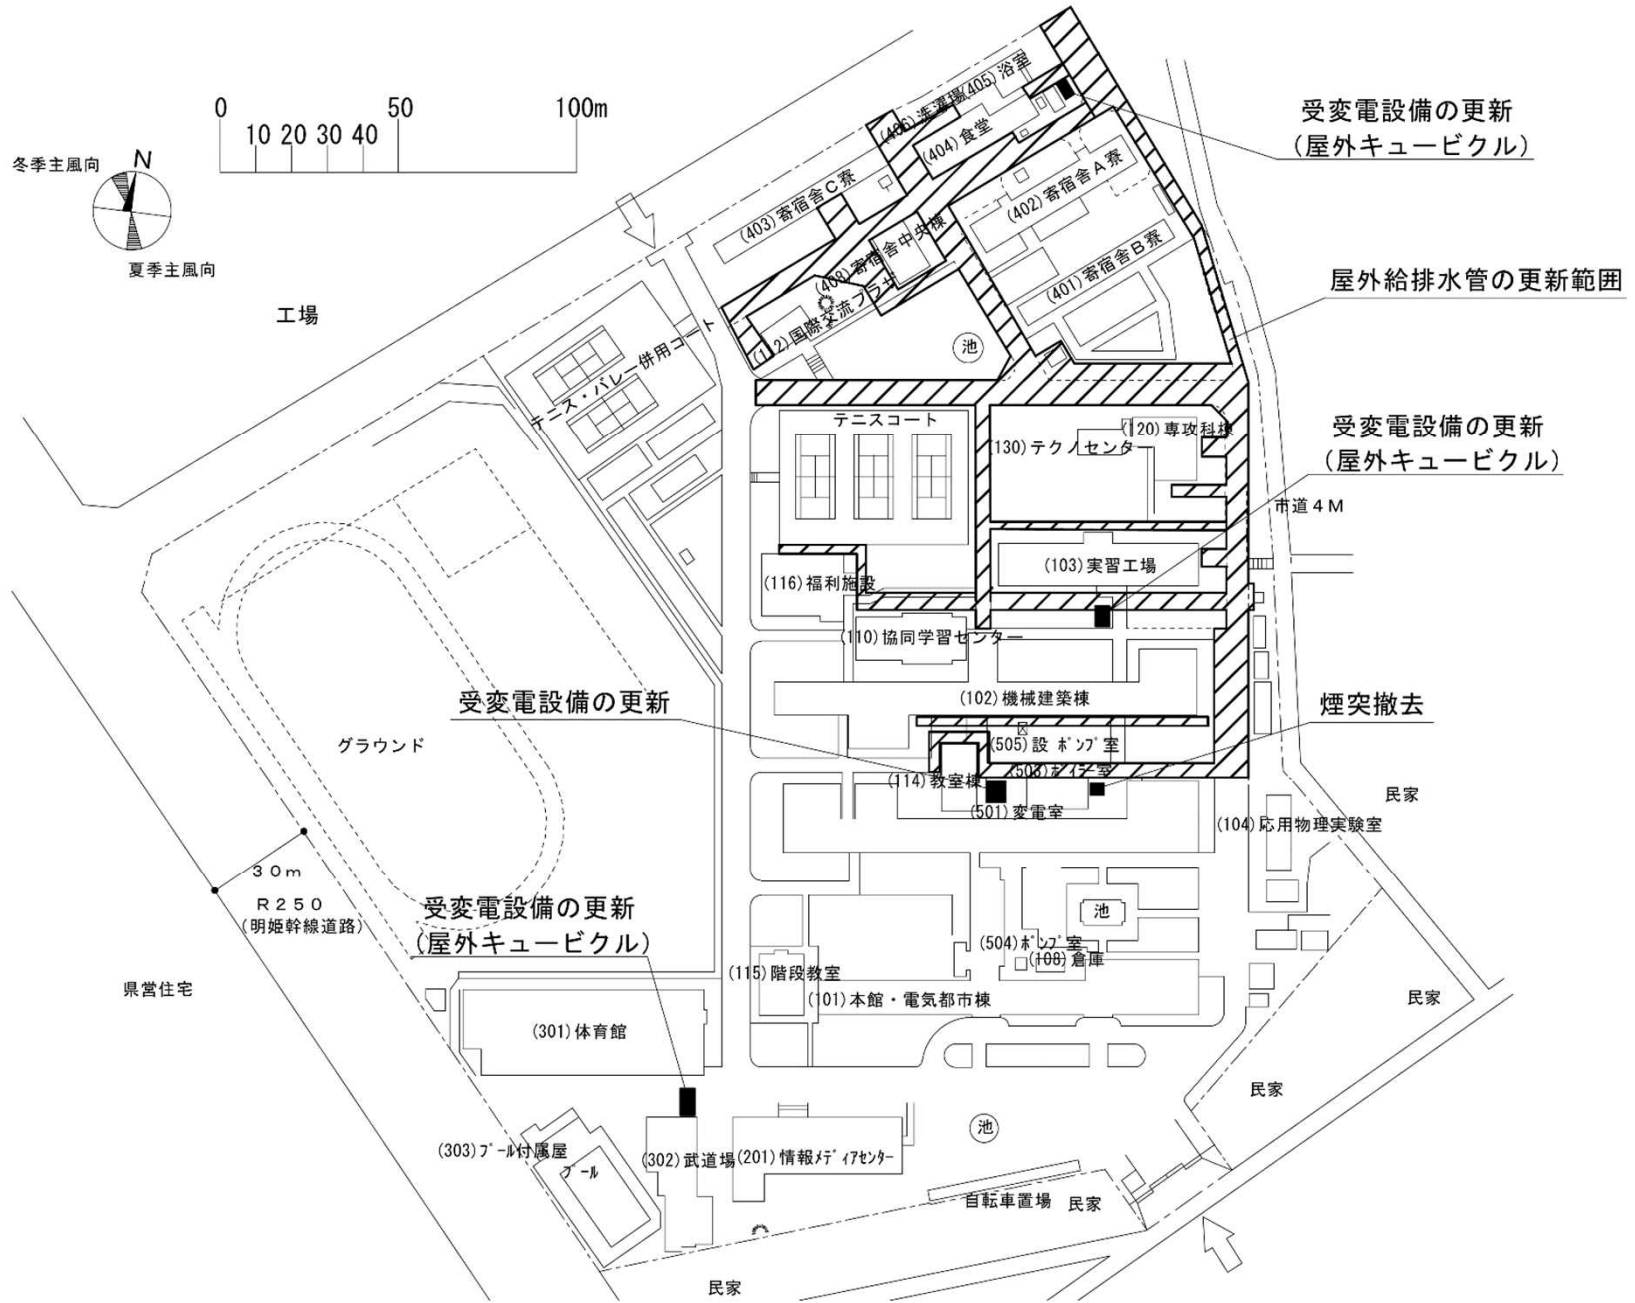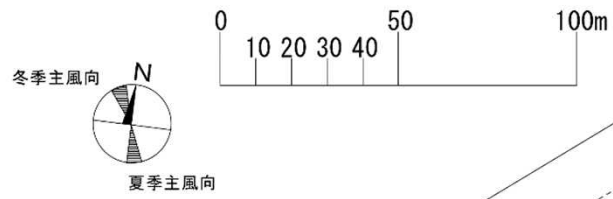


団地名	001 魚住町西岡	事業名	国立高等専門学校機構(明石工業高等専門学校) (魚住町西岡)ライフライン再生(電気設備等)	配置図	1/2,500
-----	--------------	-----	--	-----	---------

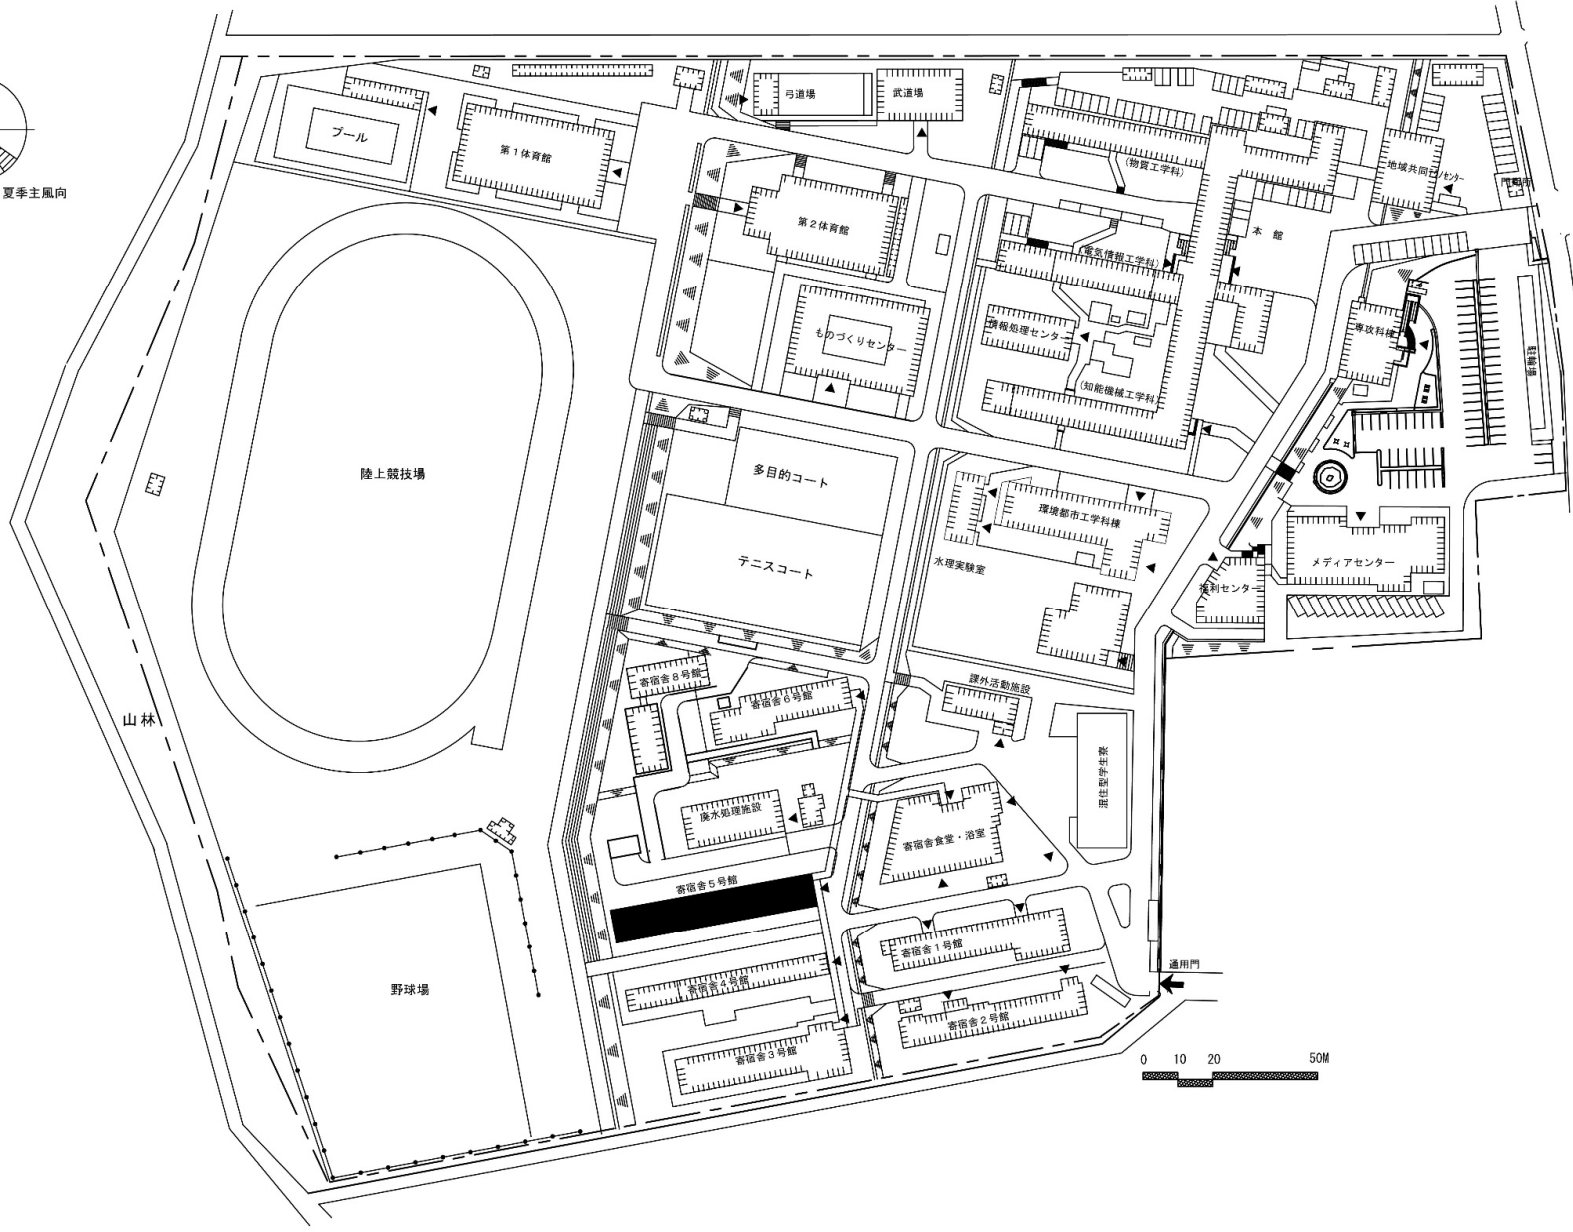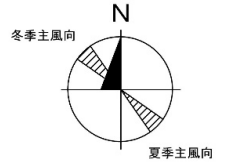

団地名	001 野島	事業名	国立高等専門学校機構(和歌山工業高等専門学校) (野島)混住型学生寮	配置図	1/2000
-----	--------	-----	---------------------------------------	-----	--------


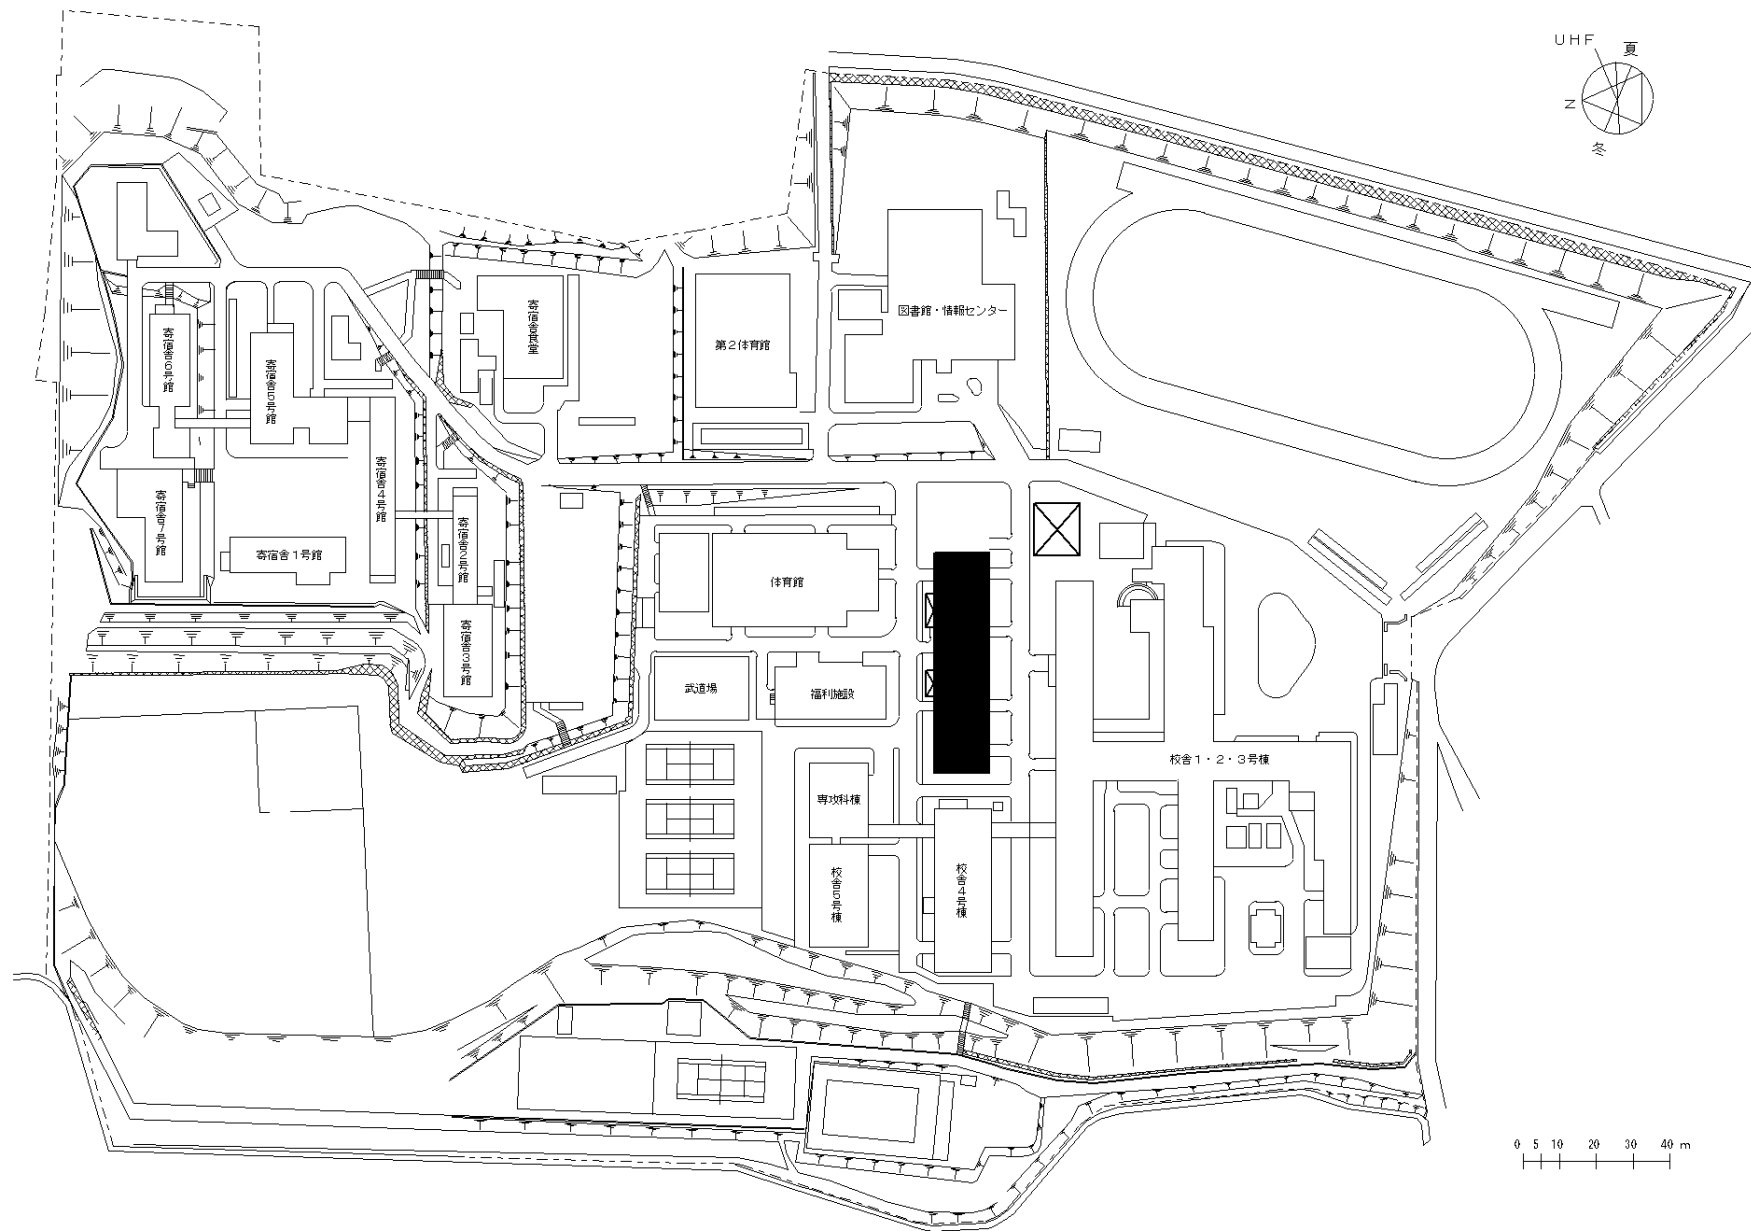


団地名	001直野	事業名	国立高等専門学校機構(松江工業高等専門学校) (直野)実習棟	配置図	1/2000
-----	-------	-----	-----------------------------------	-----	--------

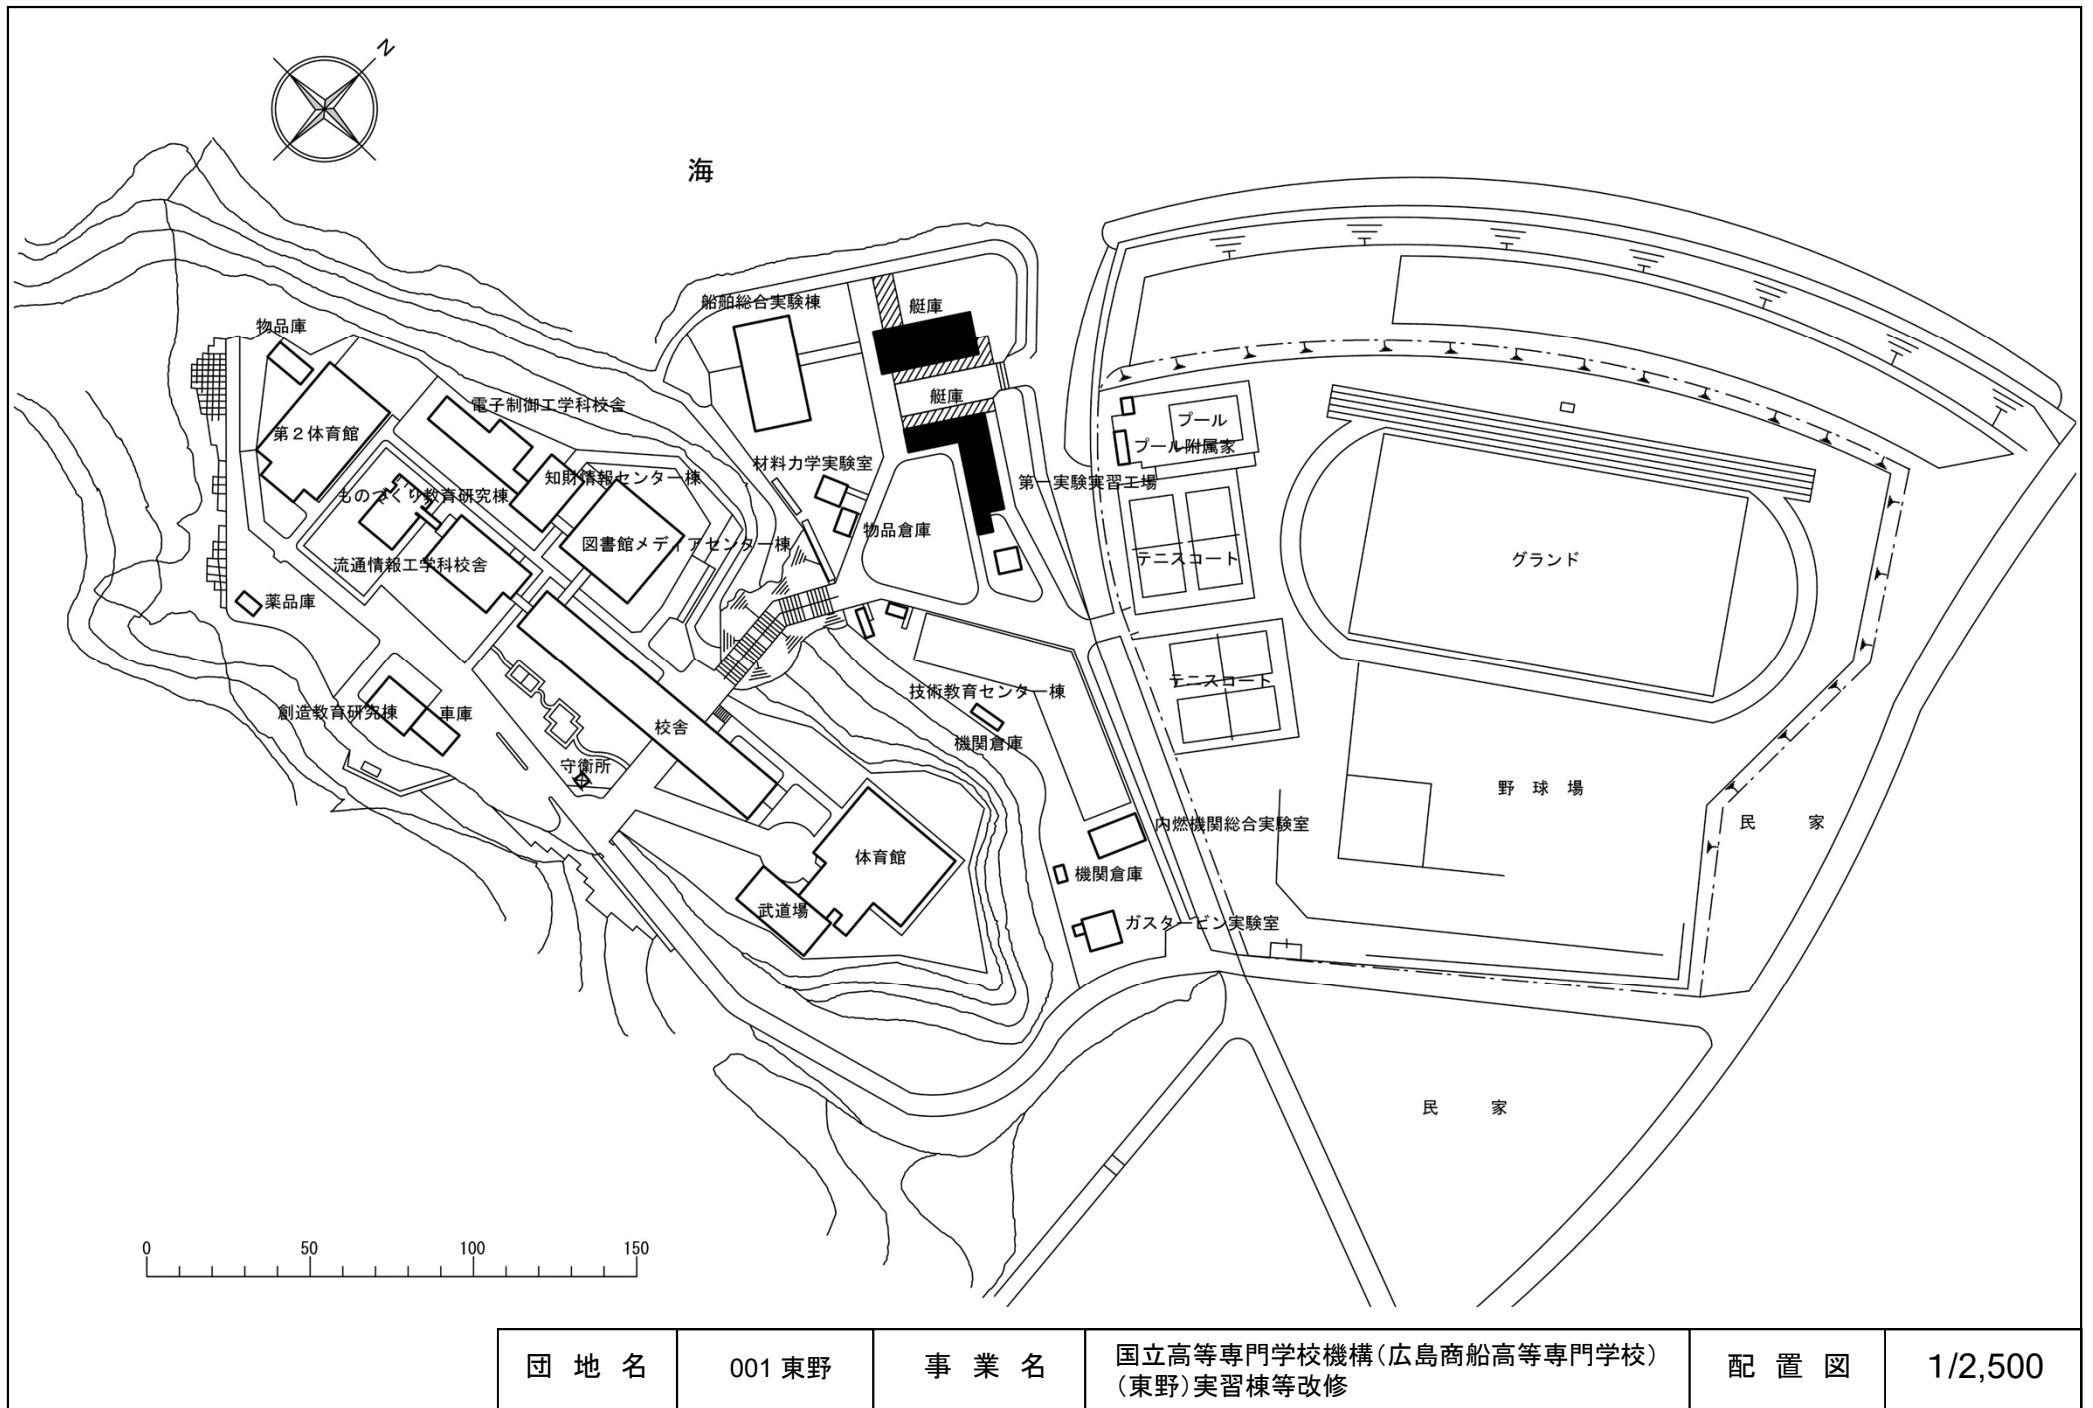


団地名	001 東野	事業名	国立高等専門学校機構(広島商船高等専門学校) (東野)実習棟等改修	配置図	1/2,500
-----	--------	-----	--------------------------------------	-----	---------




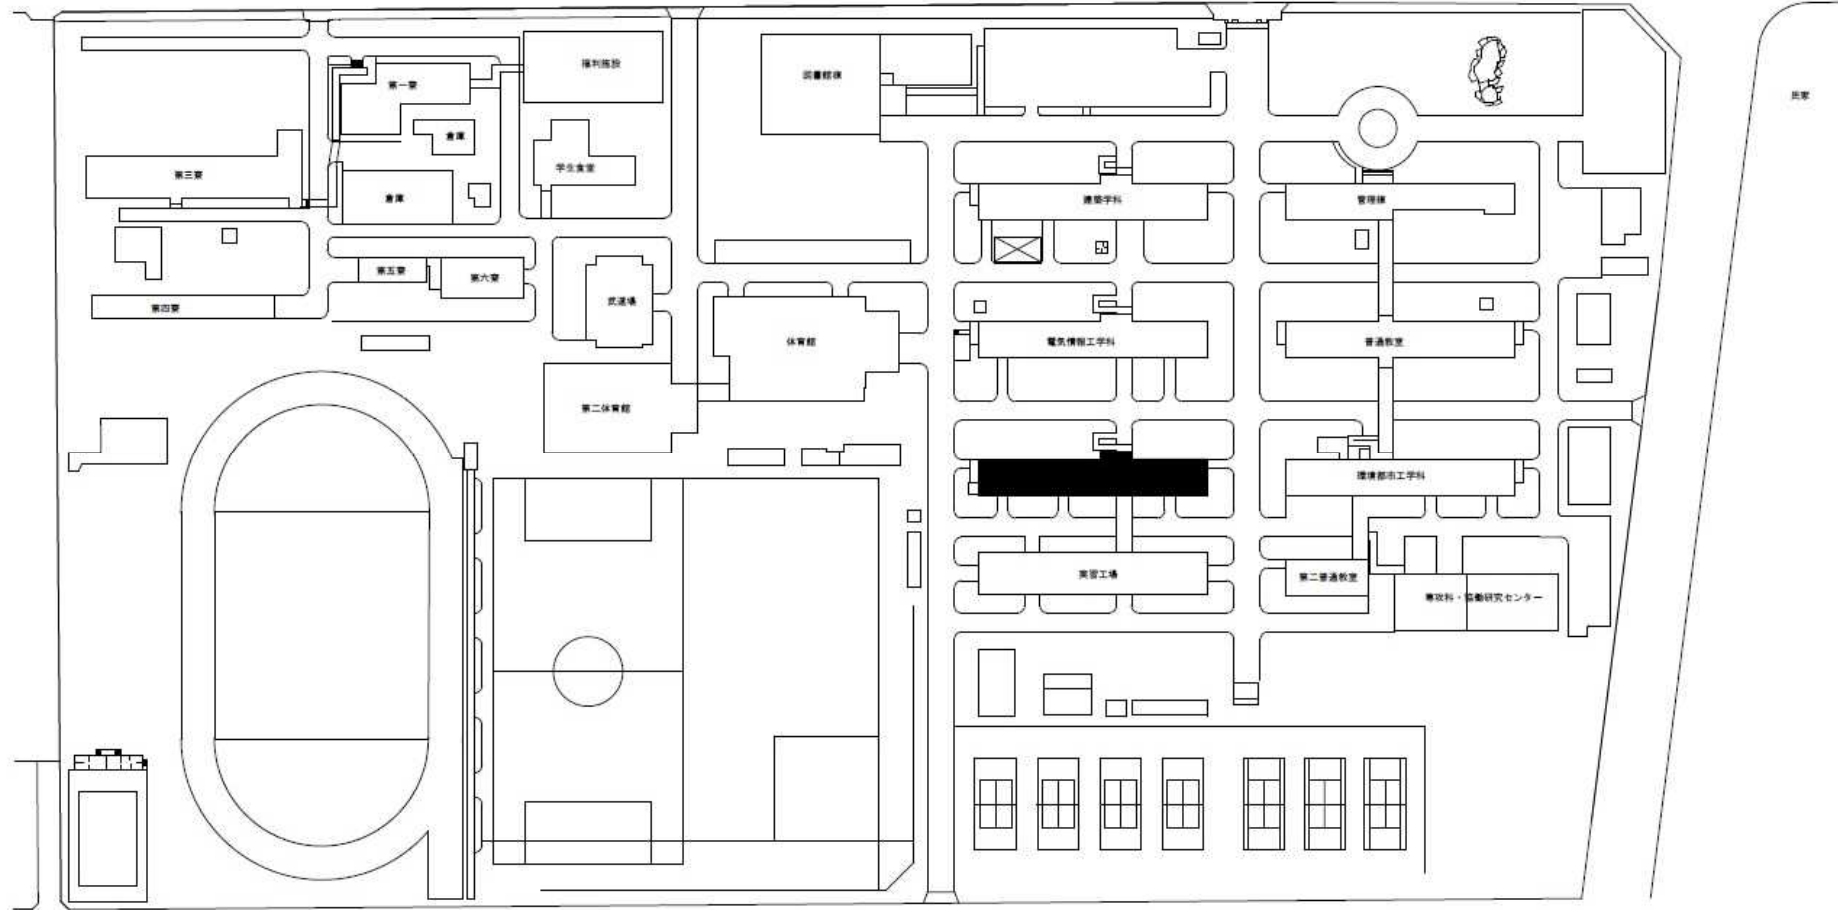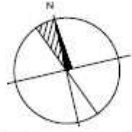

団地名	001 豊栄	事業名	国立高等専門学校機構(呉工業高等専門学校) (豊栄)校舎改修(機械工学科)	配置図	1/2,000
-----	--------	-----	--	-----	---------

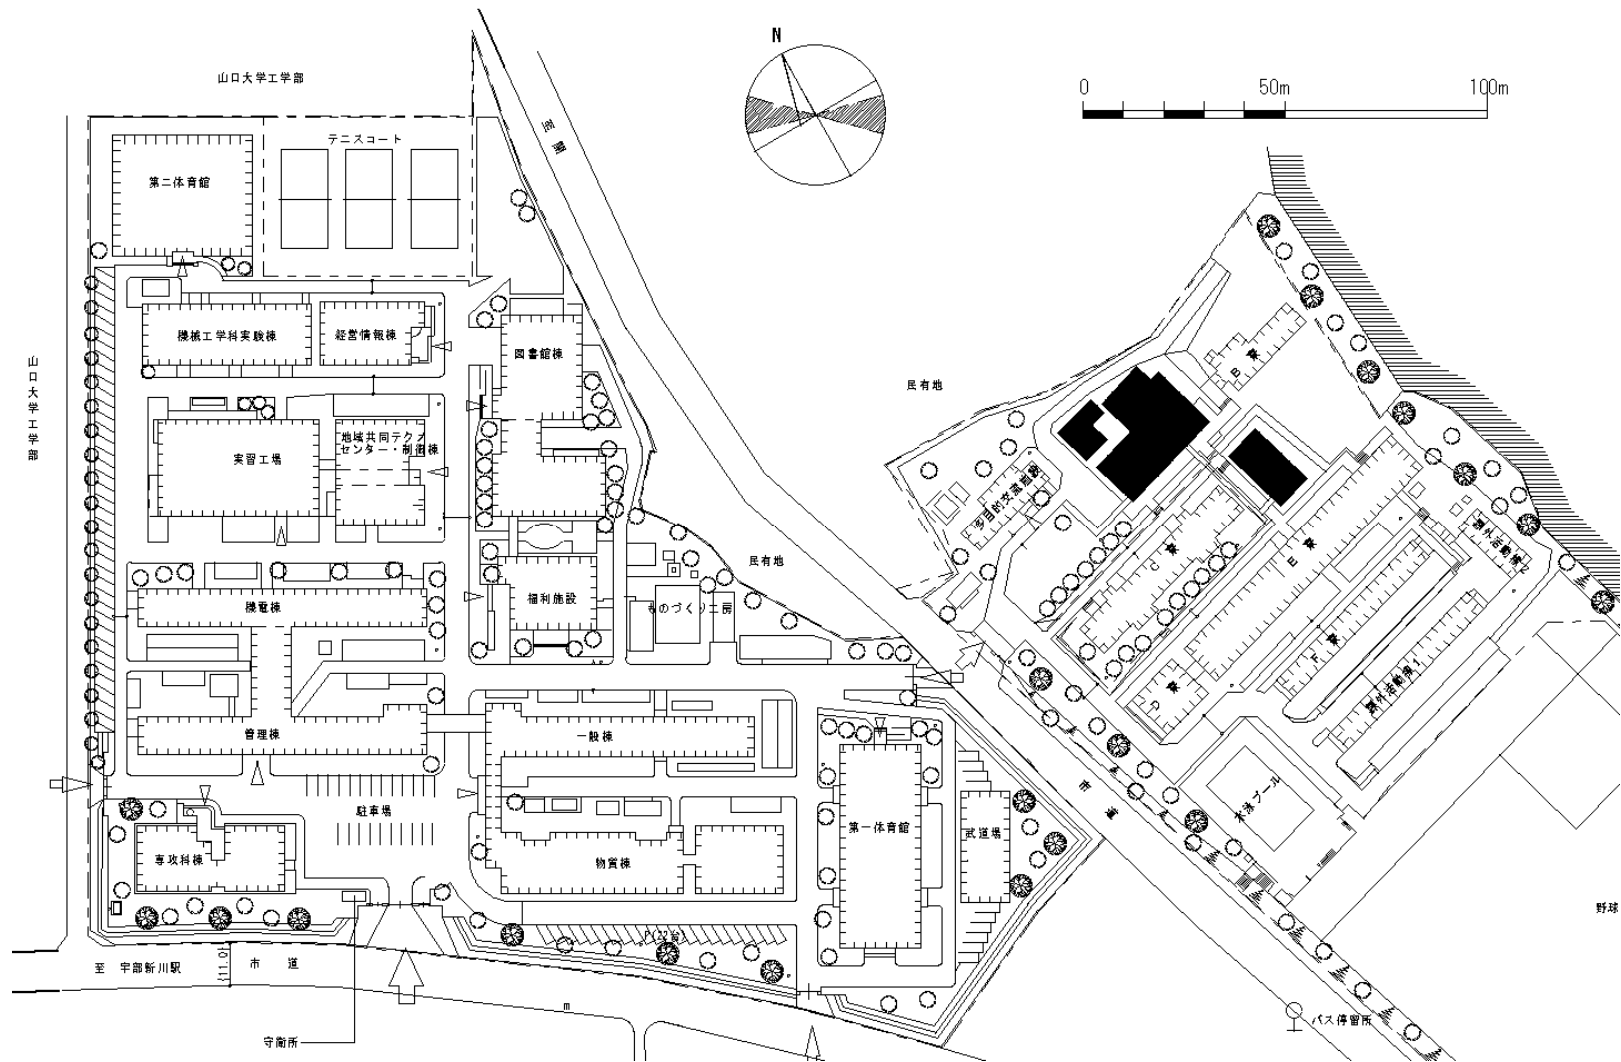


団地名	001 道松櫛原	事業名	国立高等専門学校機構(宇部工業高等専門学校) (道松櫛原)学生支援施設改修	配置図	1/2,000
-----	----------	-----	--	-----	---------

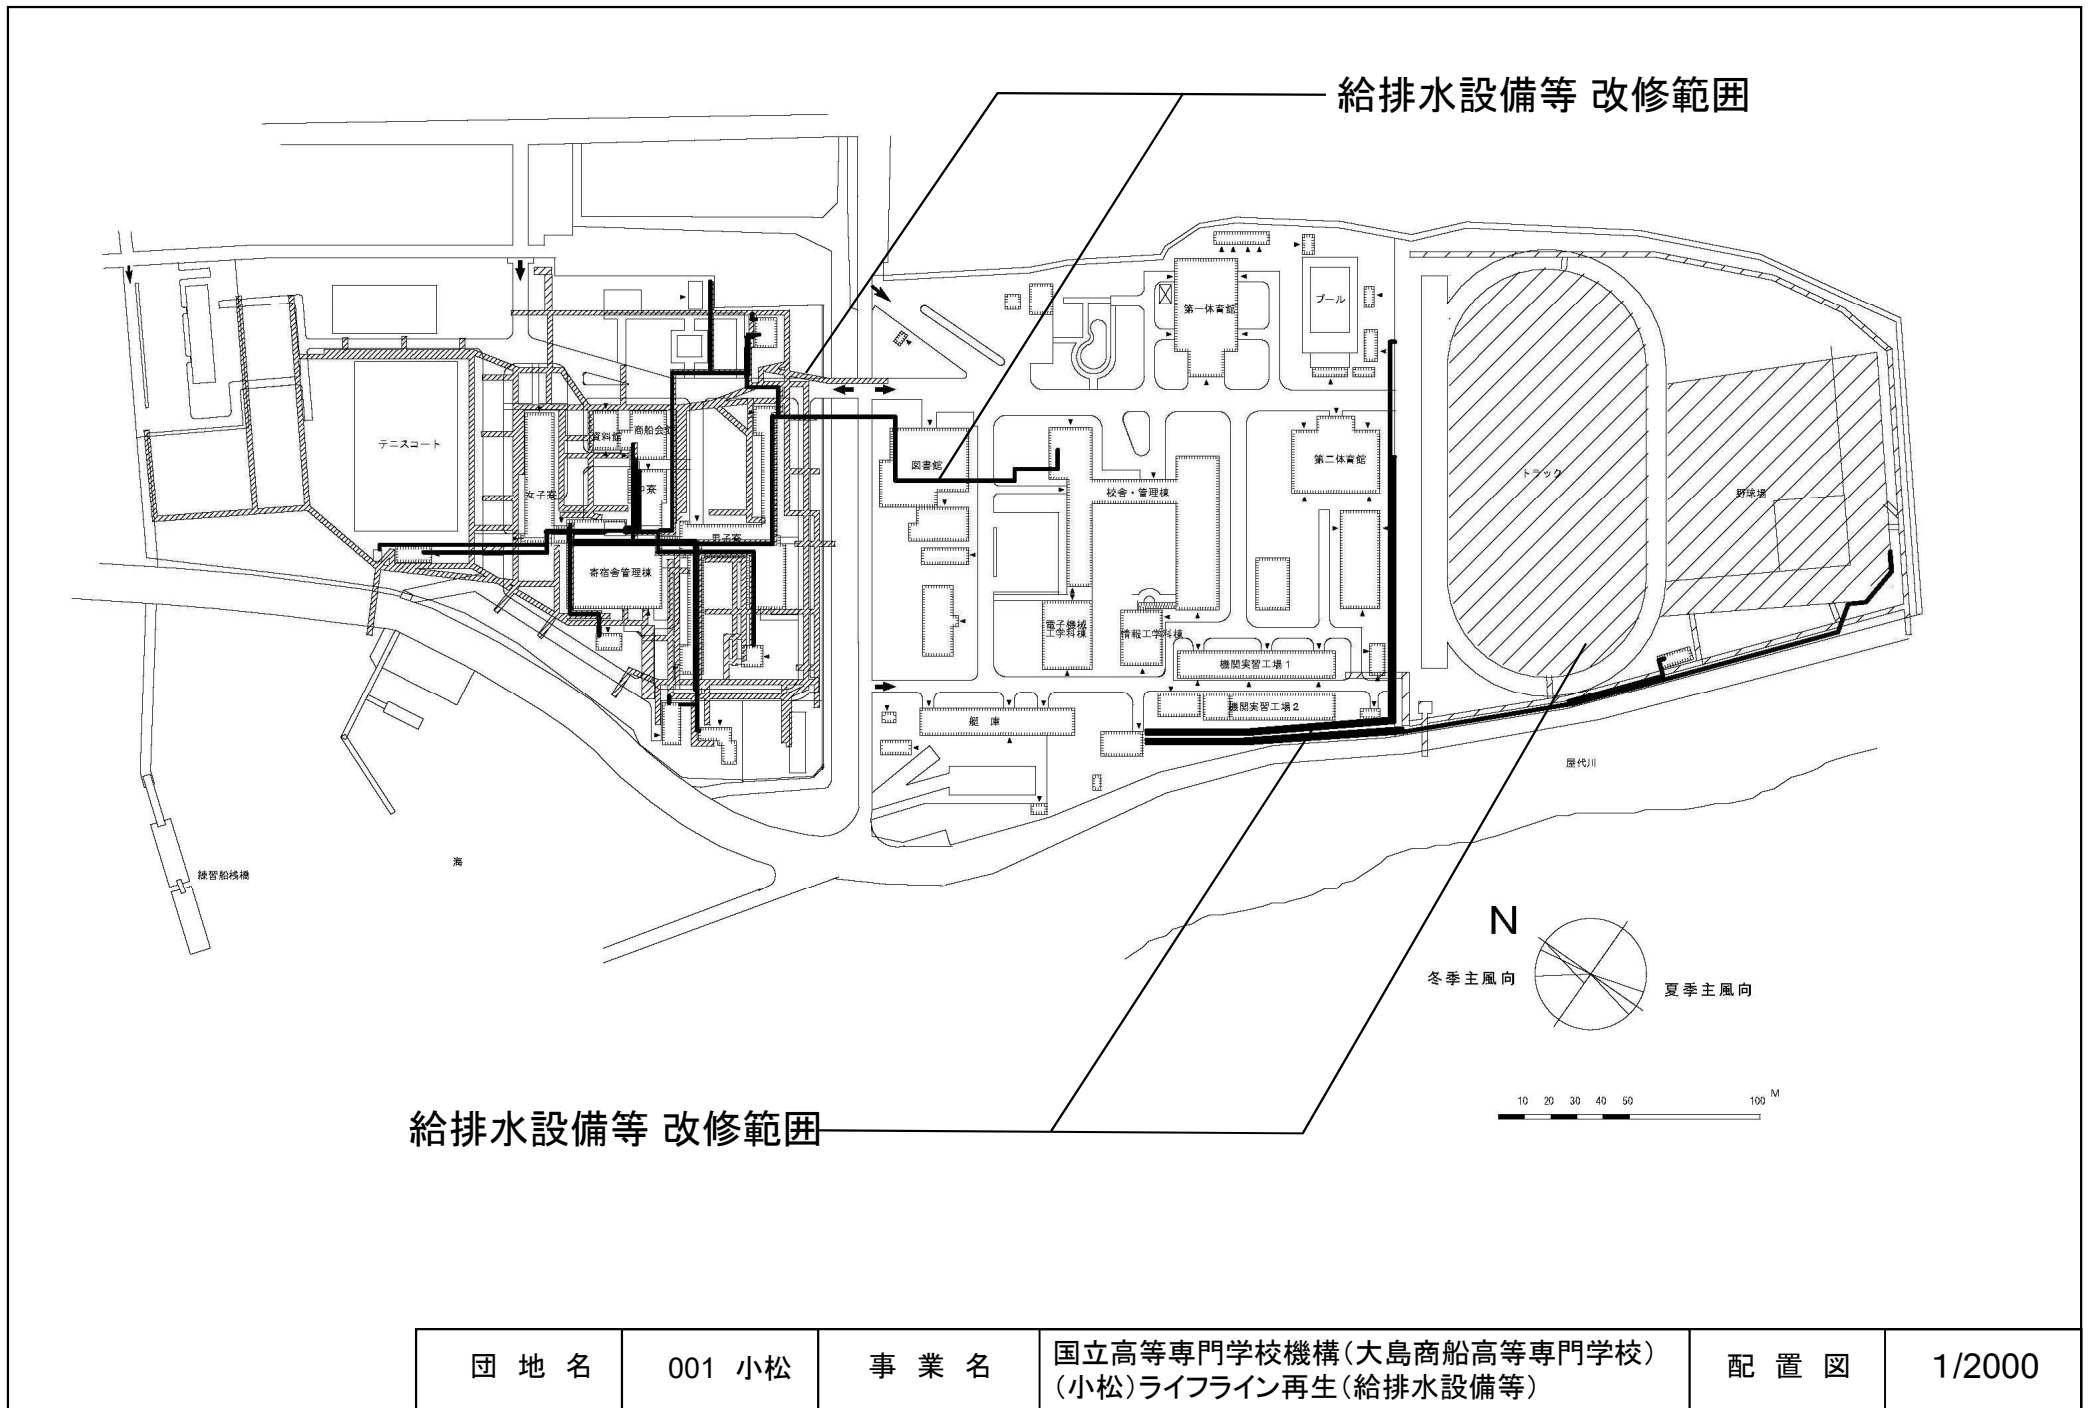


給排水設備等 改修範囲


団地名	001 小松	事業名	国立高等専門学校機構(大島商船高等専門学校) (小松)ライフライン再生(給排水設備等)	配置図	1/2000
-----	--------	-----	--	-----	--------

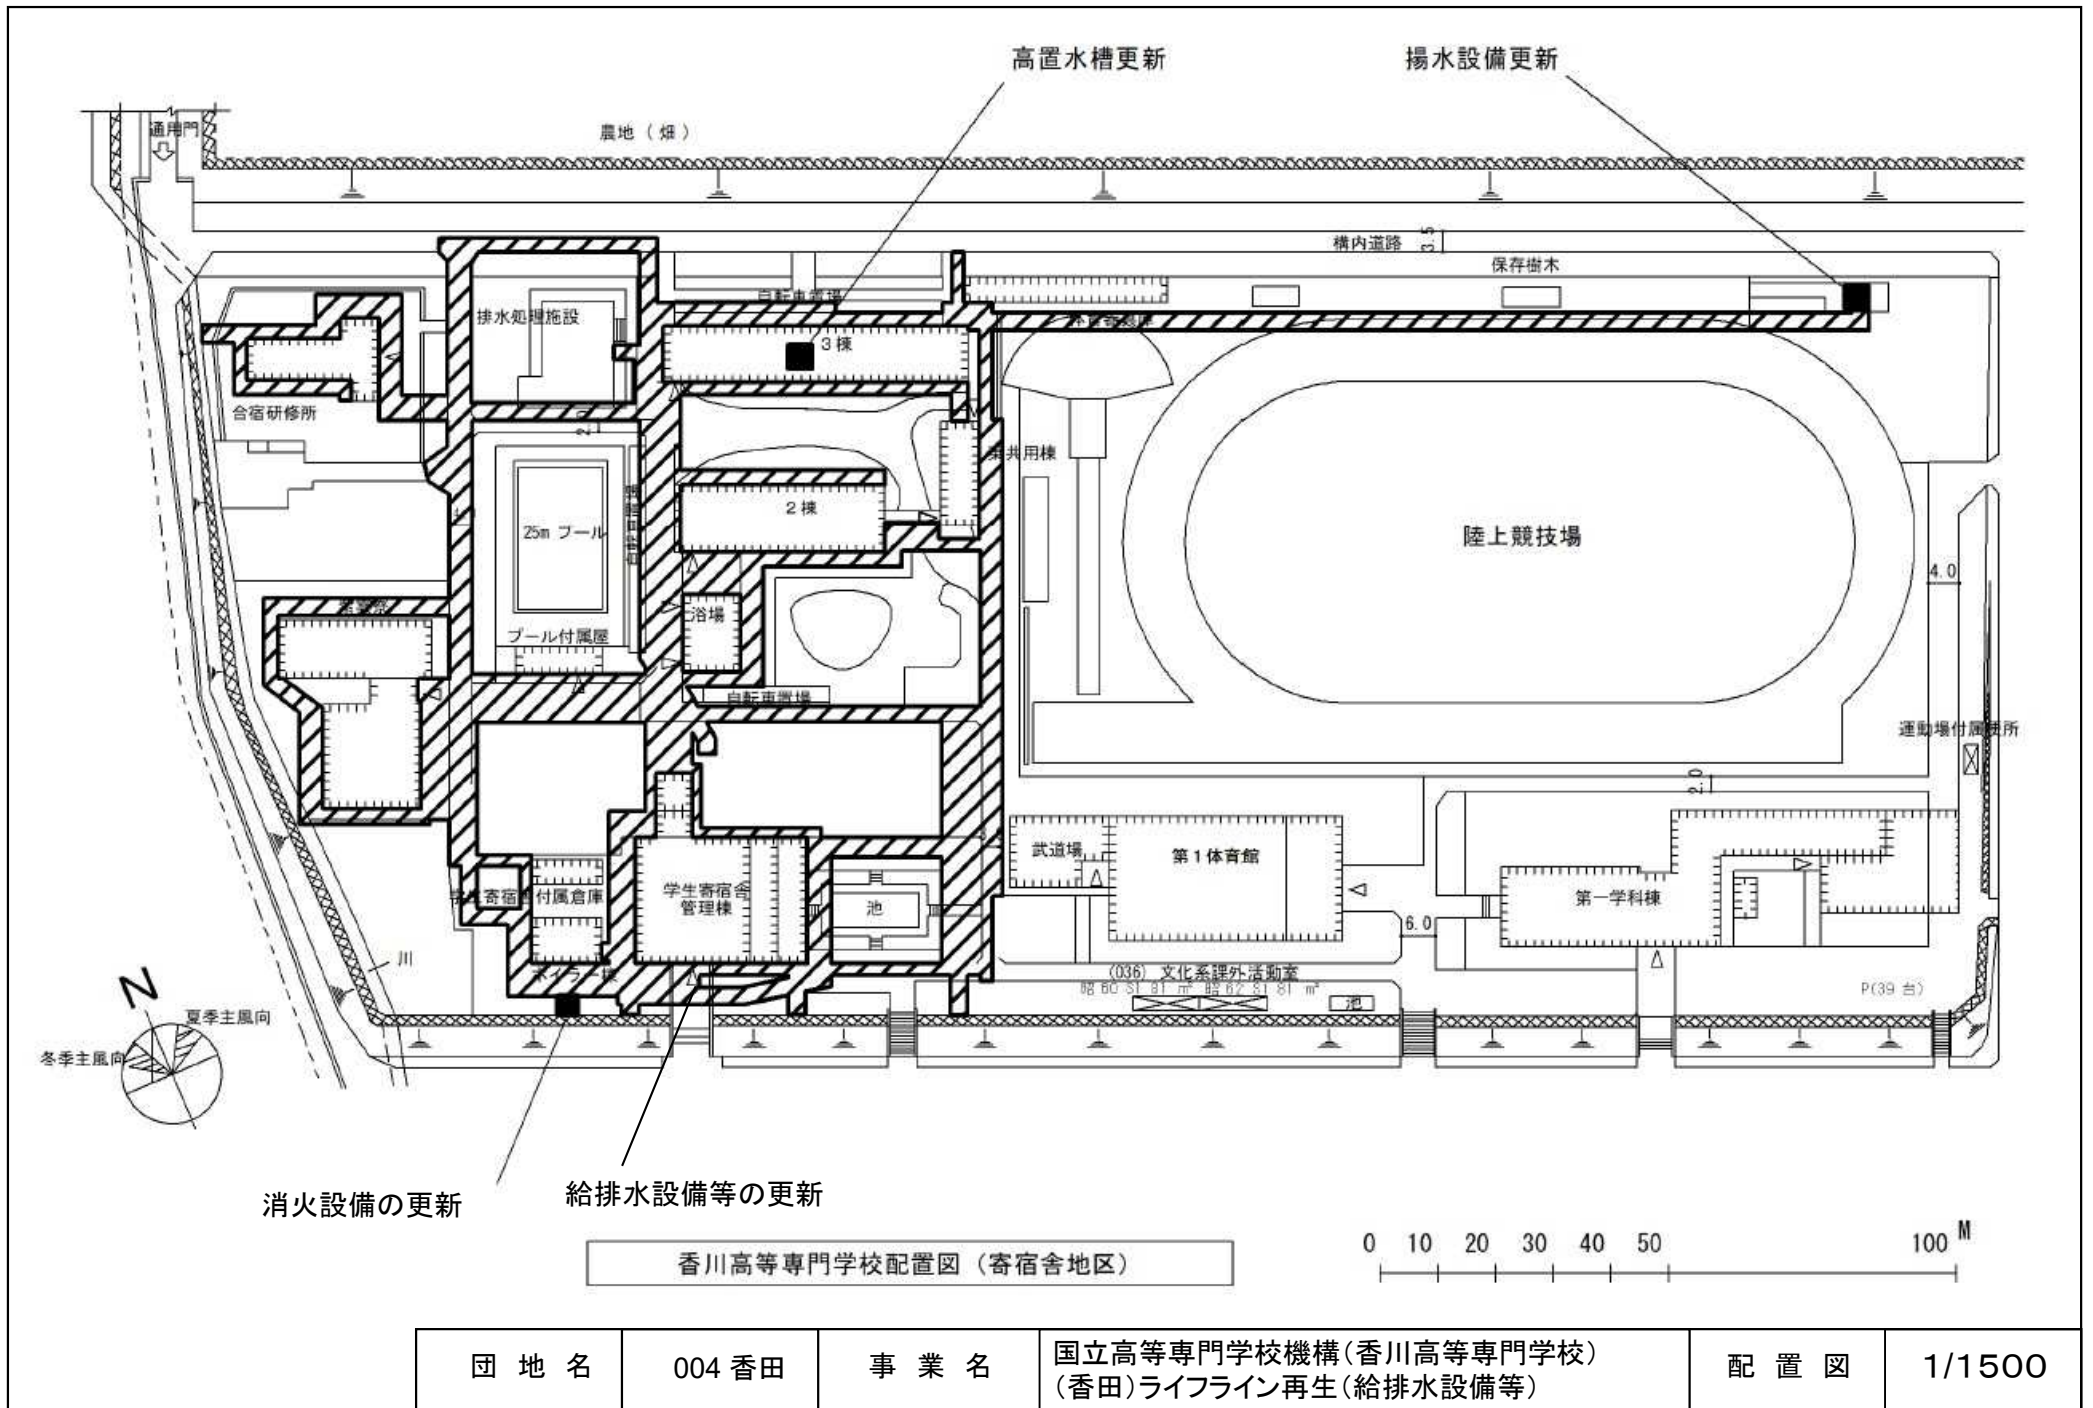


団地名	004 香田	事業名	国立高等専門学校機構(香川高等専門学校) (香田)ライフライン再生(給排水設備等)	配置図	1/1500
-----	--------	-----	--	-----	--------

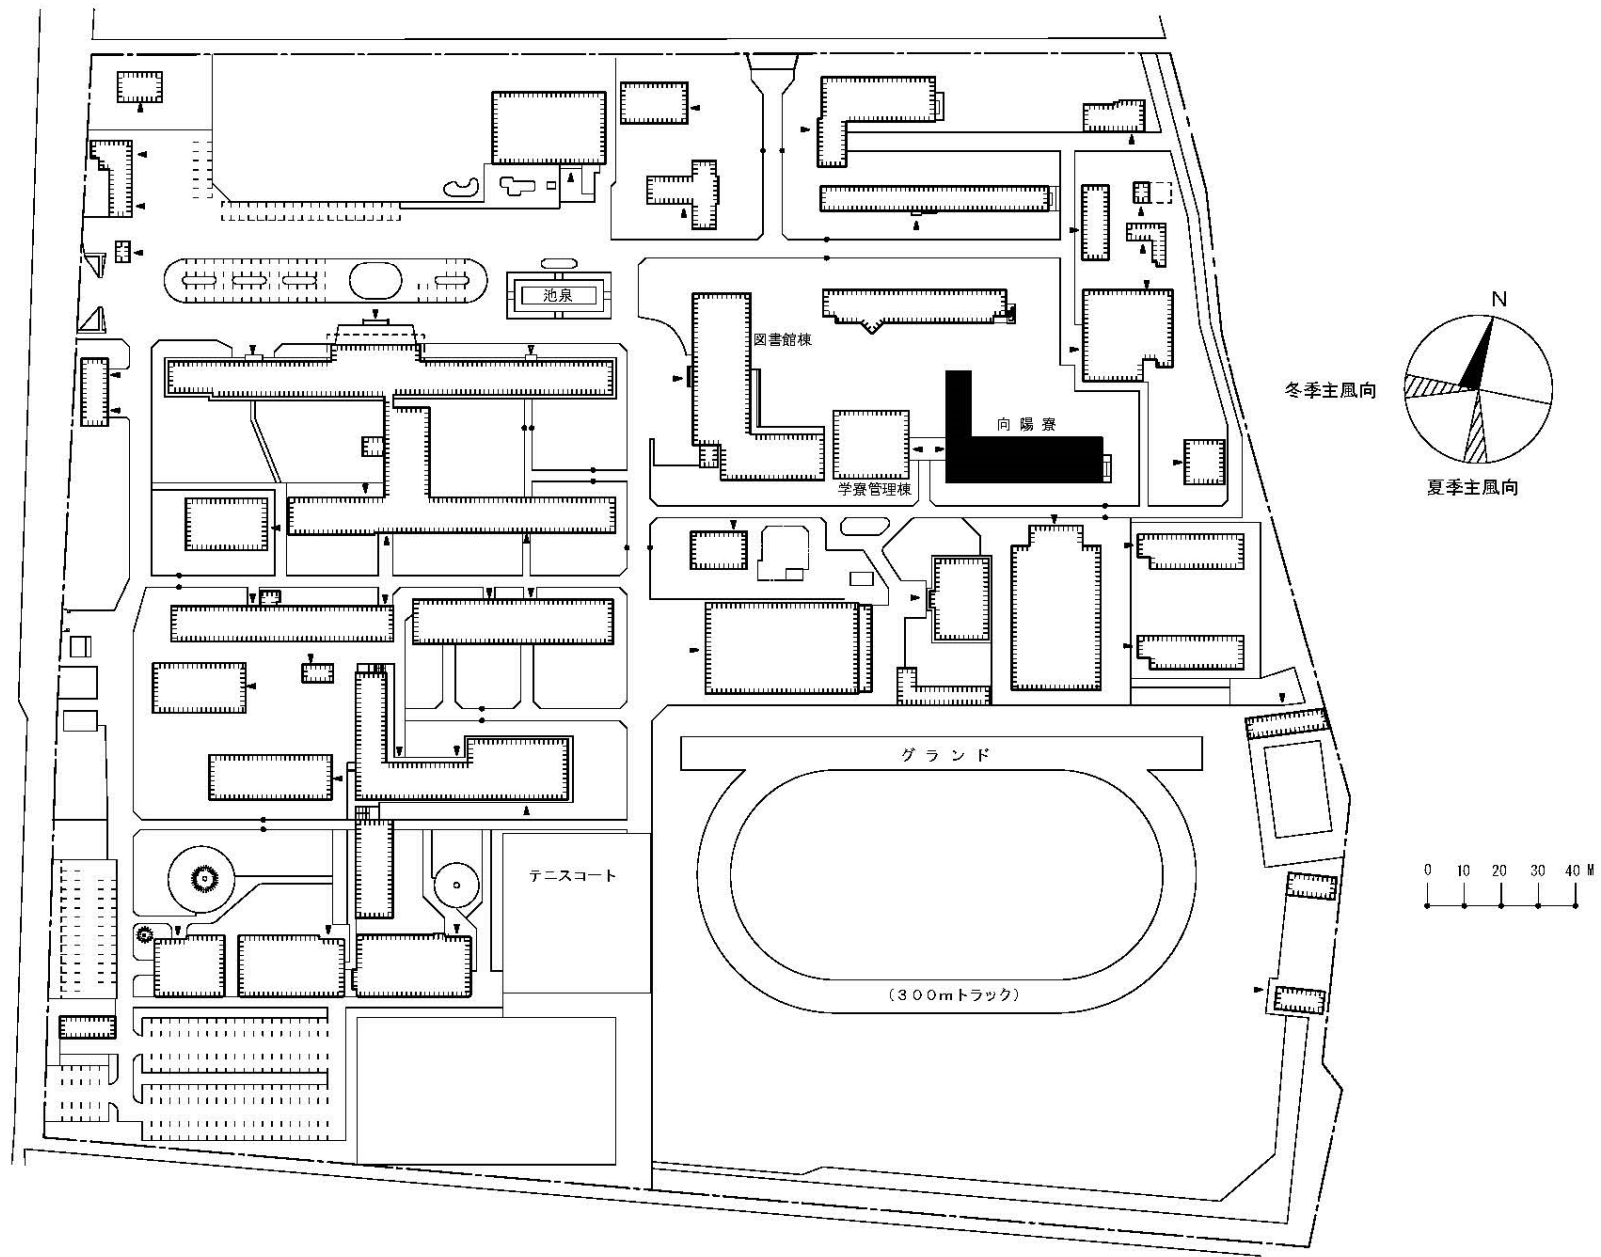


団地名	001 八雲	事業名	国立高等専門学校機構(新居浜工業高等専門学校) (八雲)寄宿舎改修	配置図	1/2000
-----	--------	-----	--------------------------------------	-----	--------

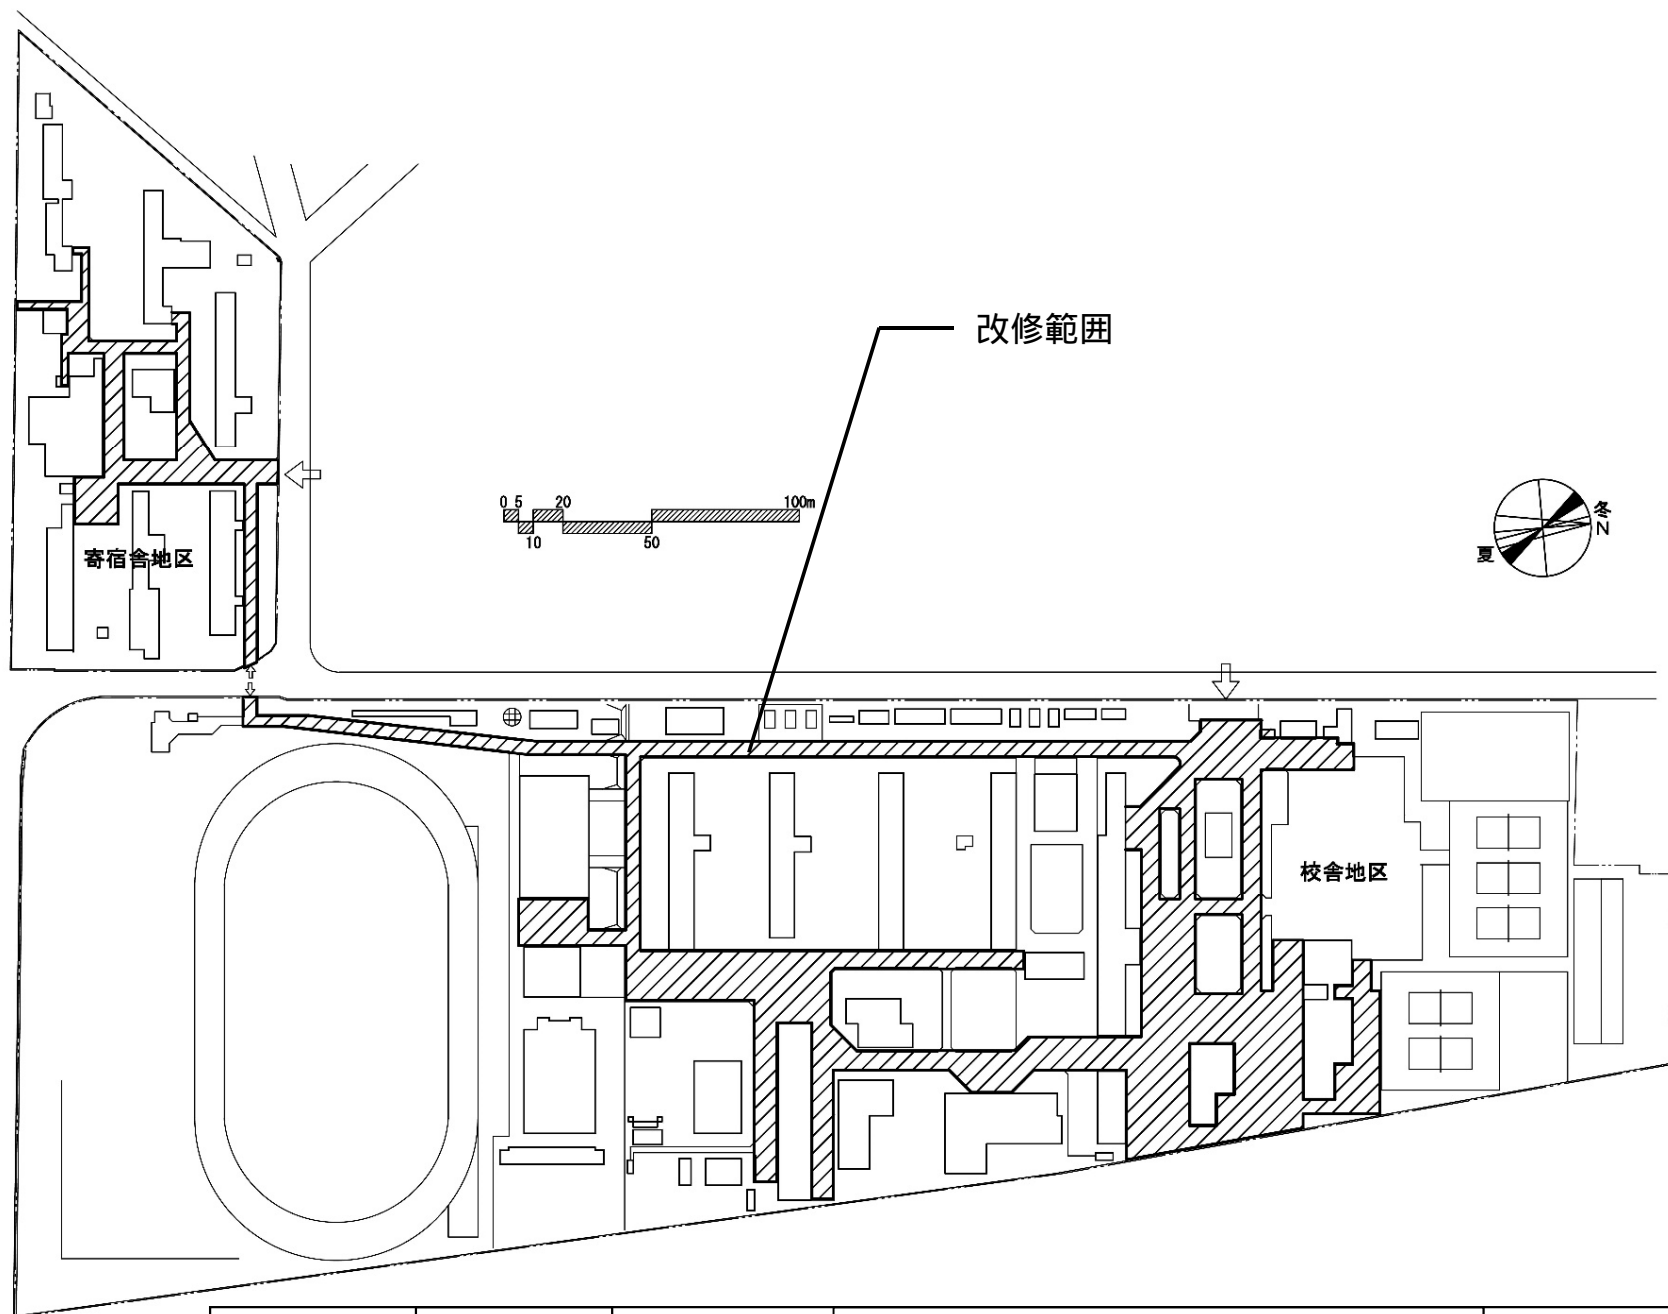

団地名	001 物部	事業名	国立高等専門学校機構(高知工業高等専門学校) (物部)基幹・環境整備(道路安全対策等)	配置図	1/2500
-----	--------	-----	--	-----	--------

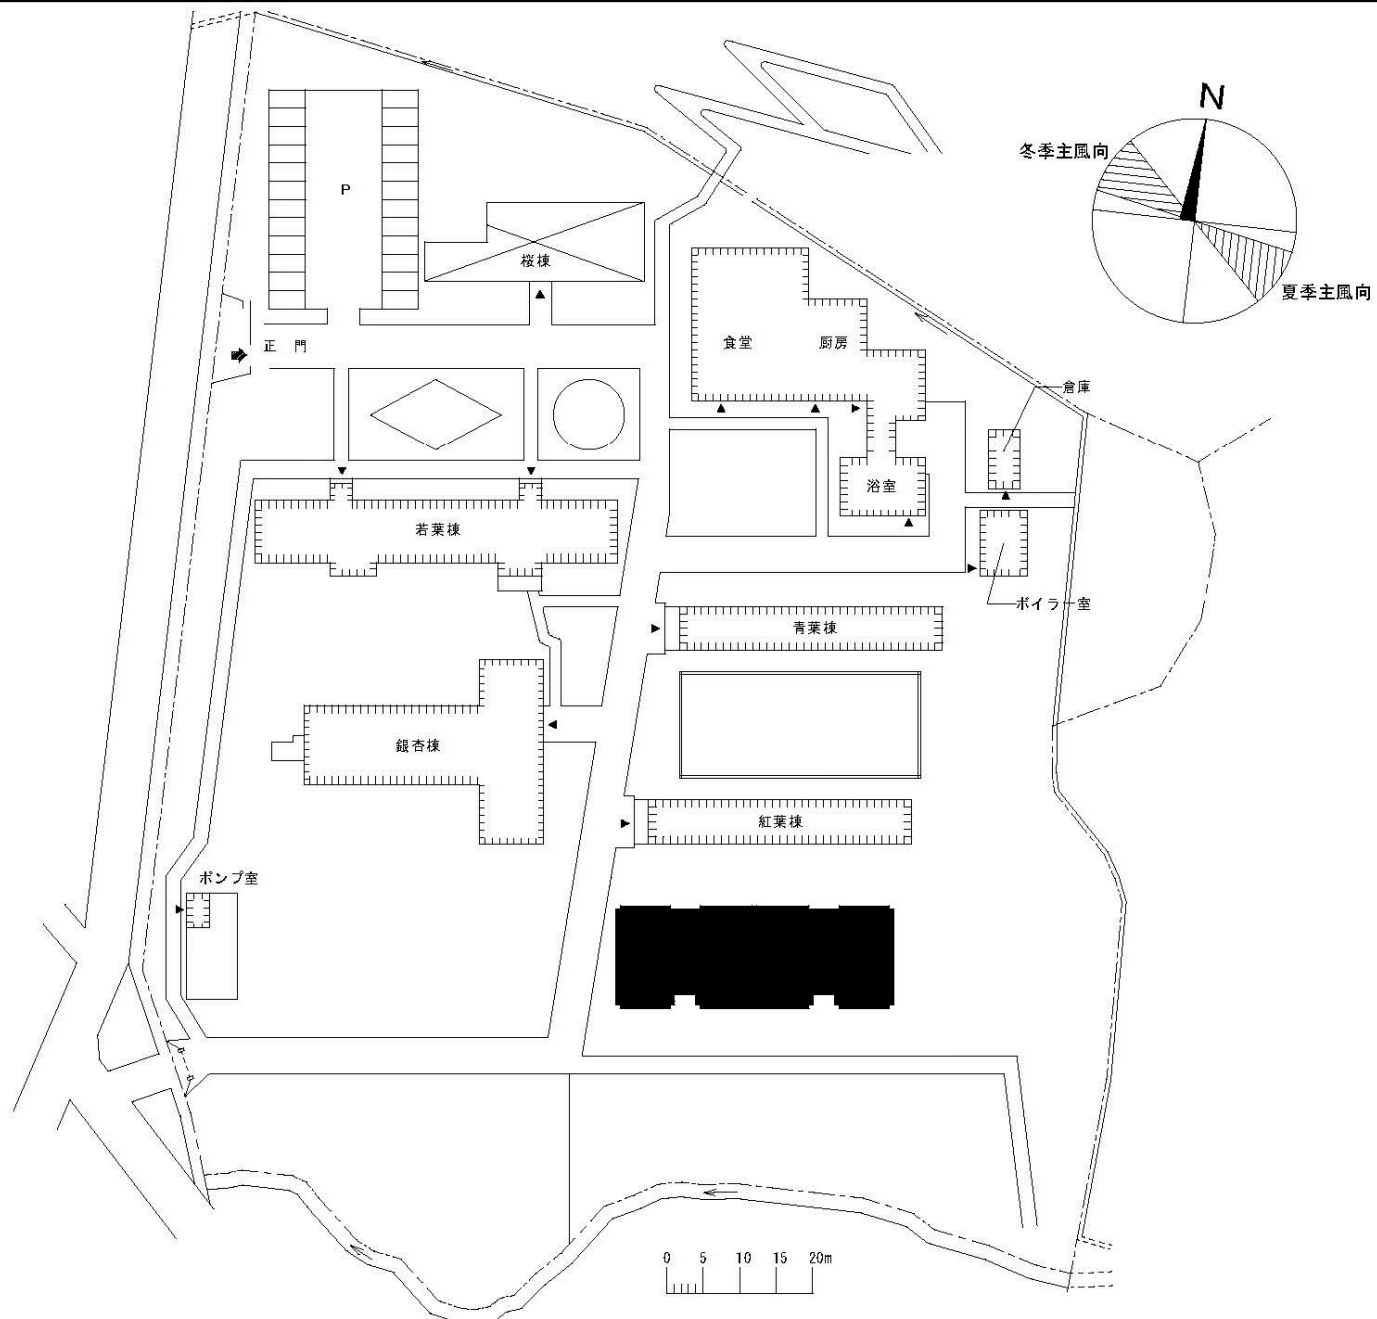


団地名	002 次郎丸	事業名	国立高等専門学校機構(有明工業高等専門学校) (次郎丸)混住型学生寮	配置図	1/1000
-----	---------	-----	---------------------------------------	-----	--------

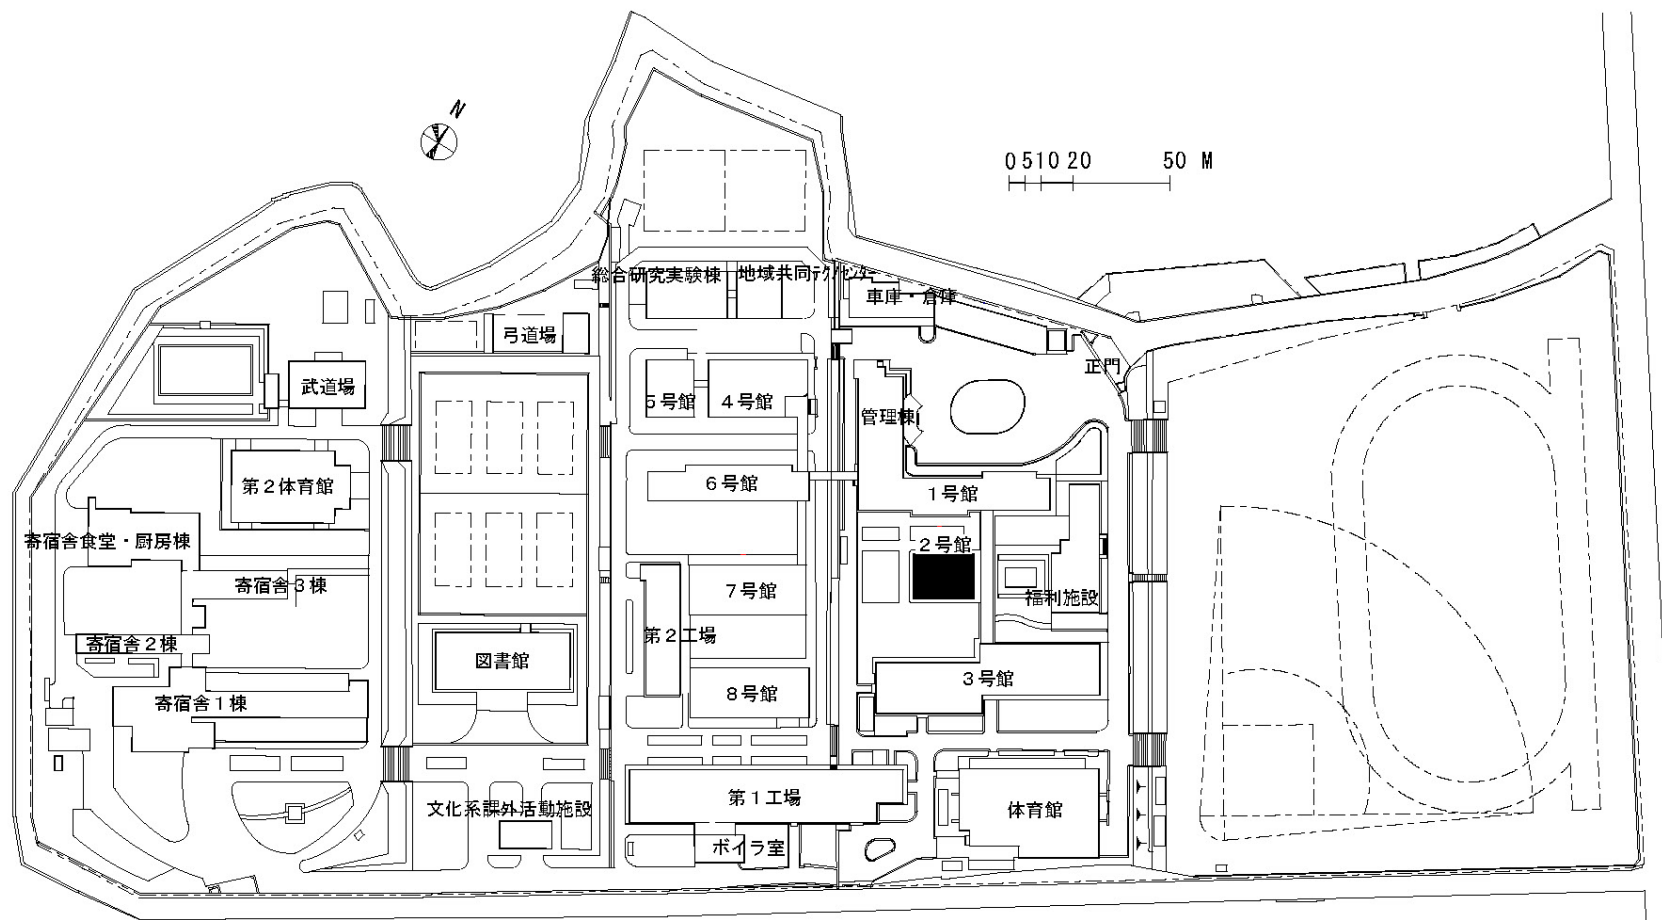


団地名	001 志井	事業名	国立高等専門学校機構(北九州工業高等専門学校) (志井)校舎改修	配置図	1/2, 300
-----	--------	-----	-------------------------------------	-----	----------



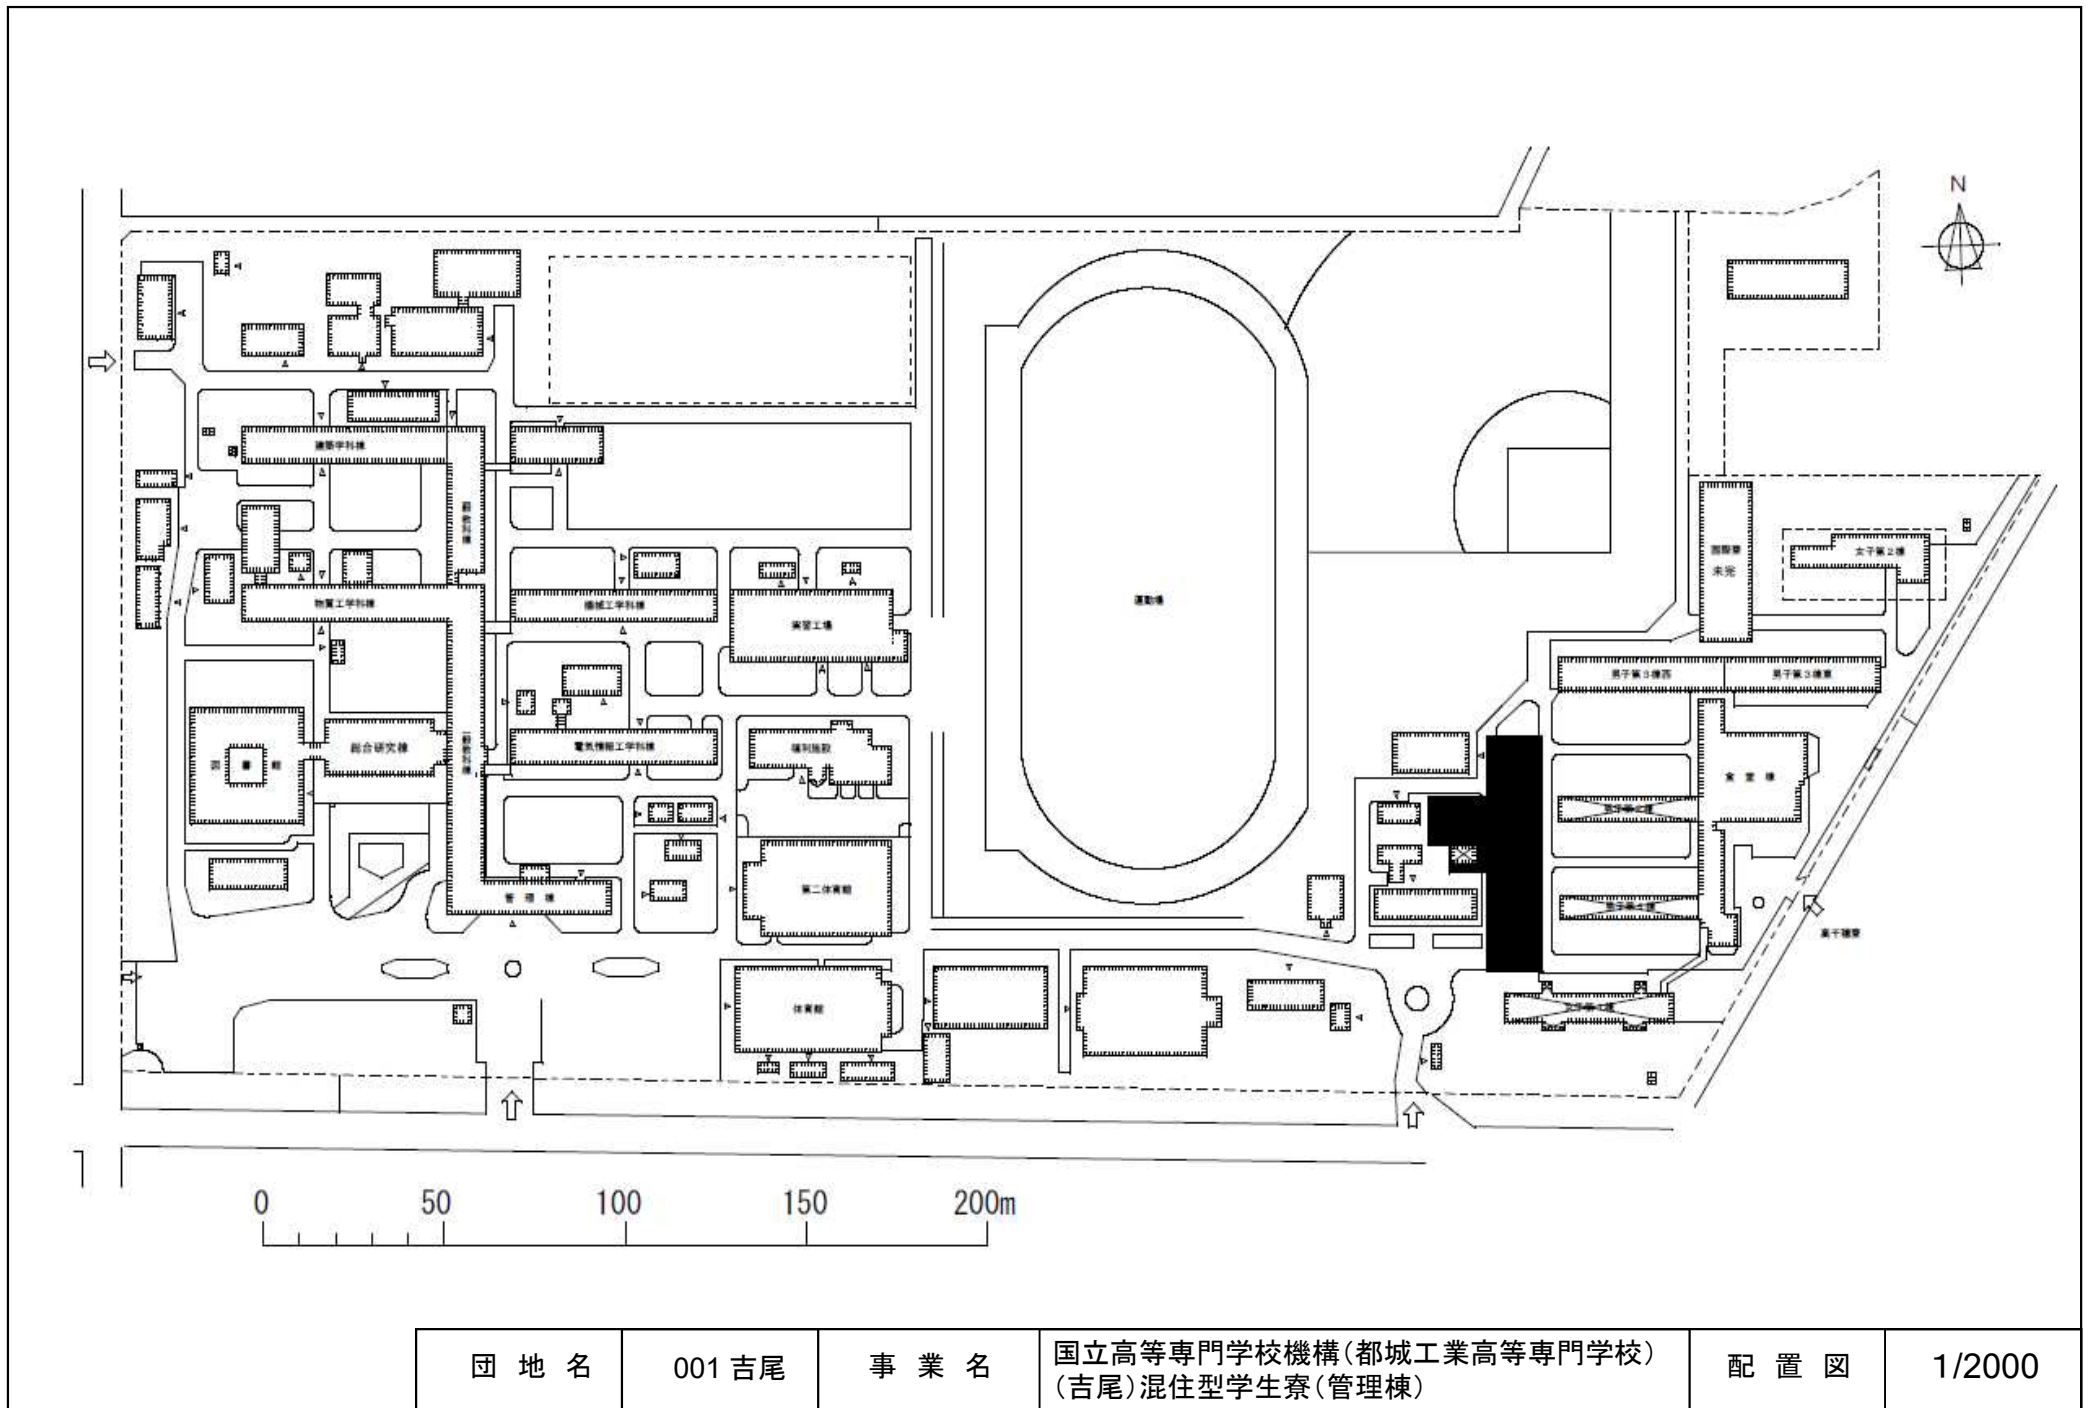

団地名	001 吉尾	事業名	国立高等専門学校機構(都城工業高等専門学校) (吉尾)混住型学生寮(管理棟)	配置図	1/2000
-----	--------	-----	---	-----	--------

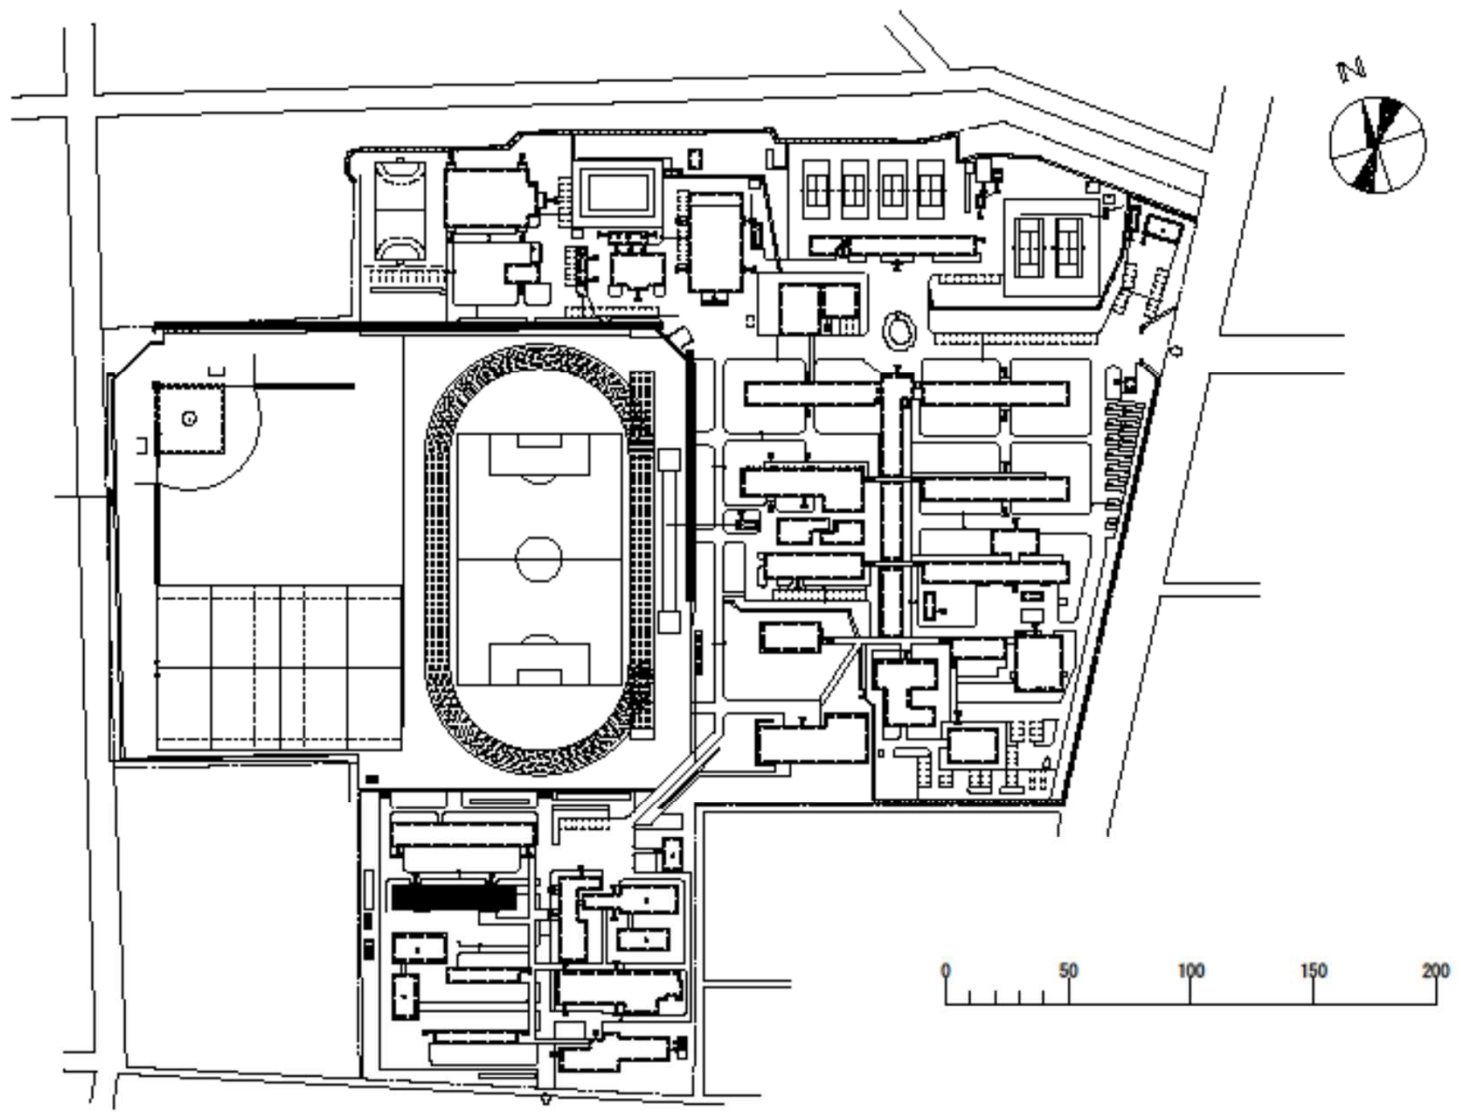

団地名	001 国見	事業名	国立高等専門学校機構(鹿児島工業高等専門学校) (国見)寄宿舎改修	配置図	1/2500
-----	--------	-----	--------------------------------------	-----	--------