


令和3年度国立大学法人等施設整備実施事業<当初予算>


建 物 配 置 図

※ 縮尺は目安であり、厳密な数値を示すものではありません。


※ 継続事業・PFI事業については令和3年度における競争契約の対象ではないため、掲載していません。

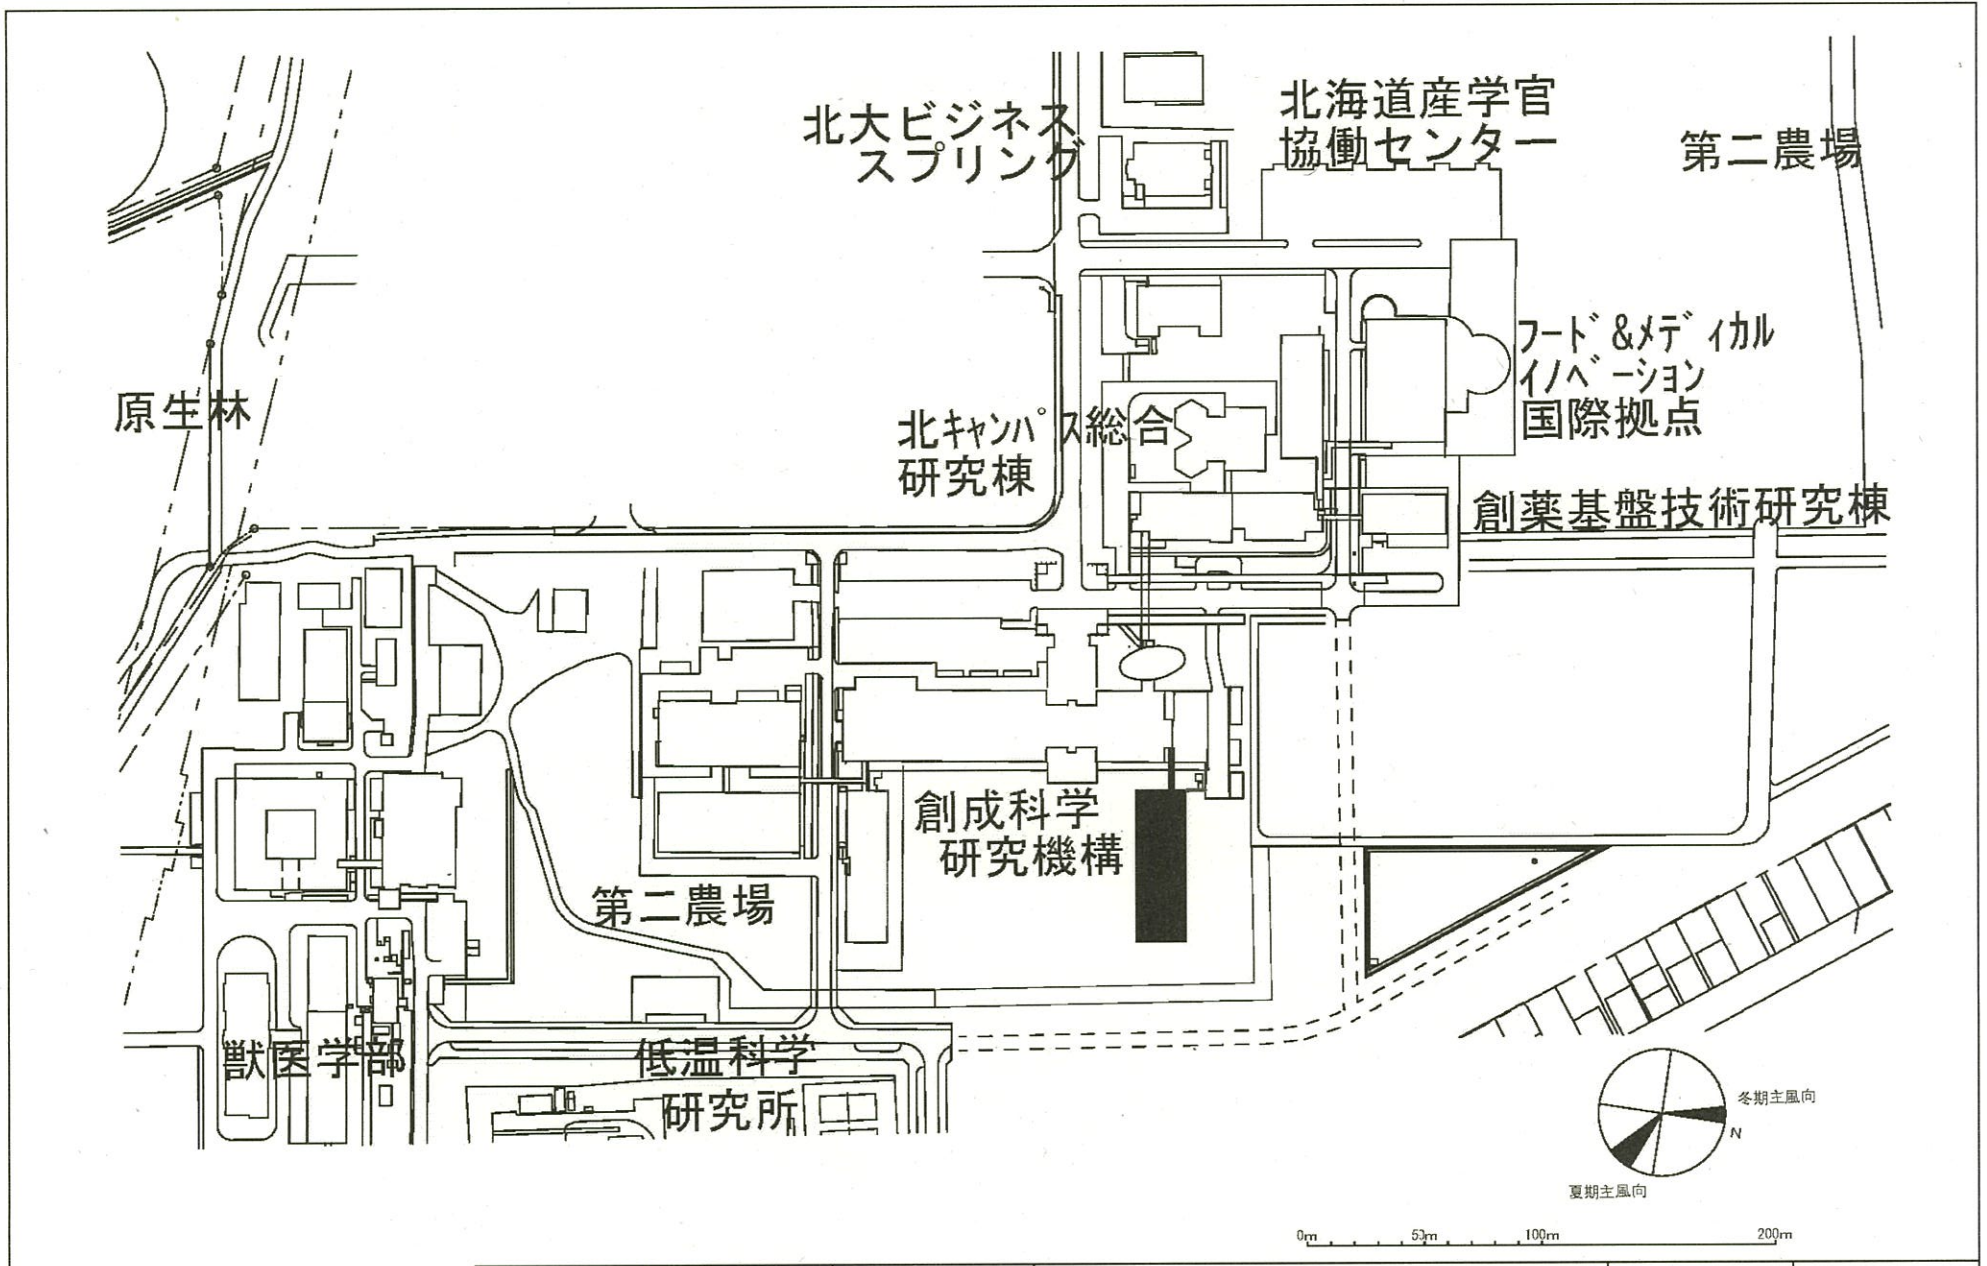


団地名	002 札幌	事業名	北海道大学(札幌)総合研究棟(創成学系)	配置図	1/3000
-----	--------	-----	----------------------	-----	--------

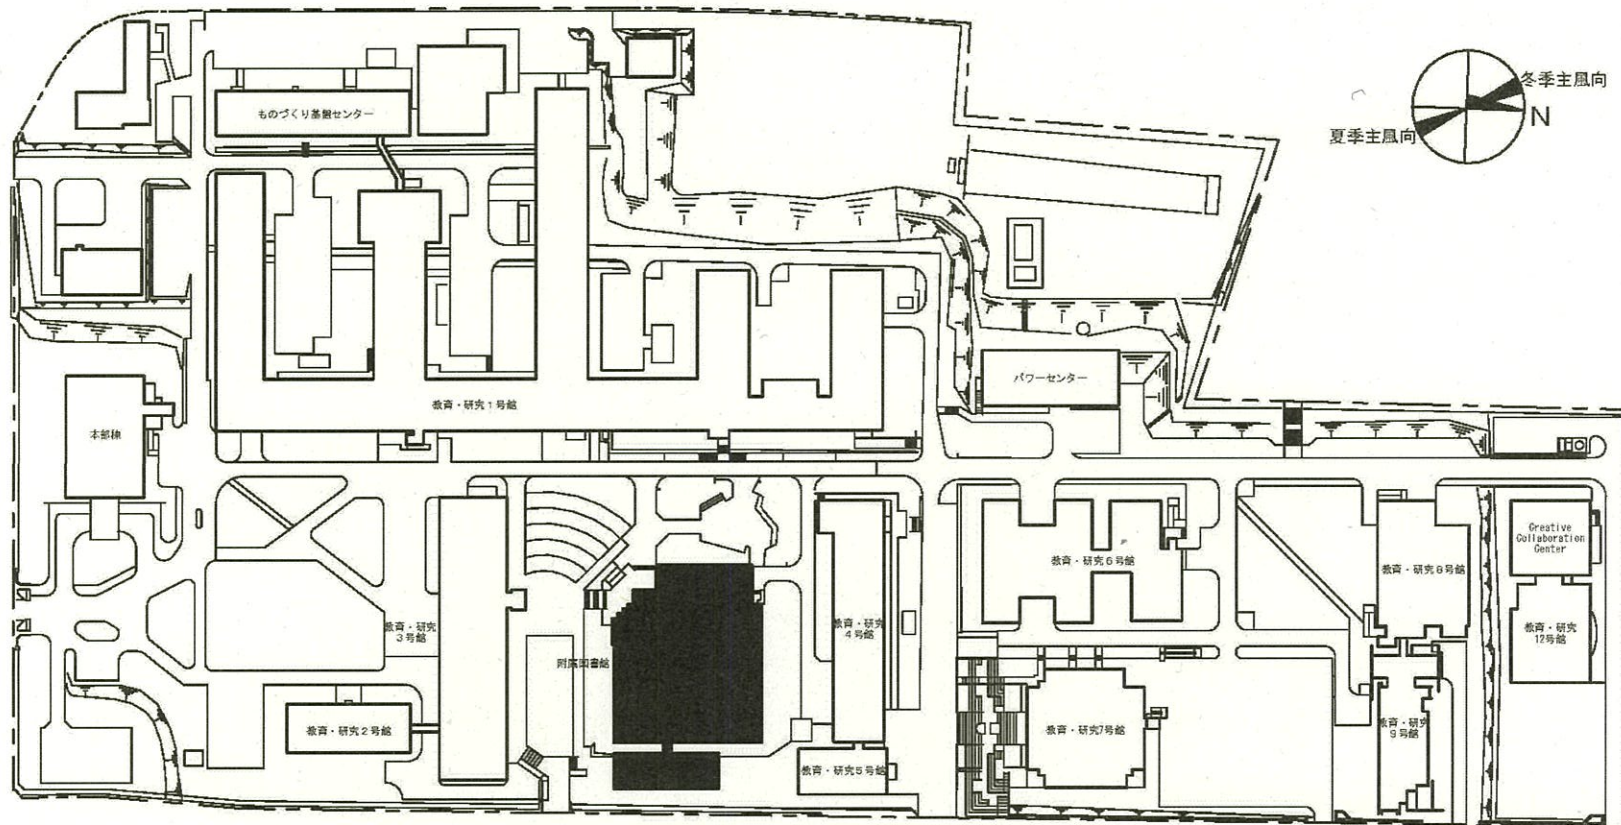


団地名	001水元1	事業名	室蘭工業大学(水元)図書館改修	配置図	1/2,000
-----	--------	-----	-----------------	-----	---------

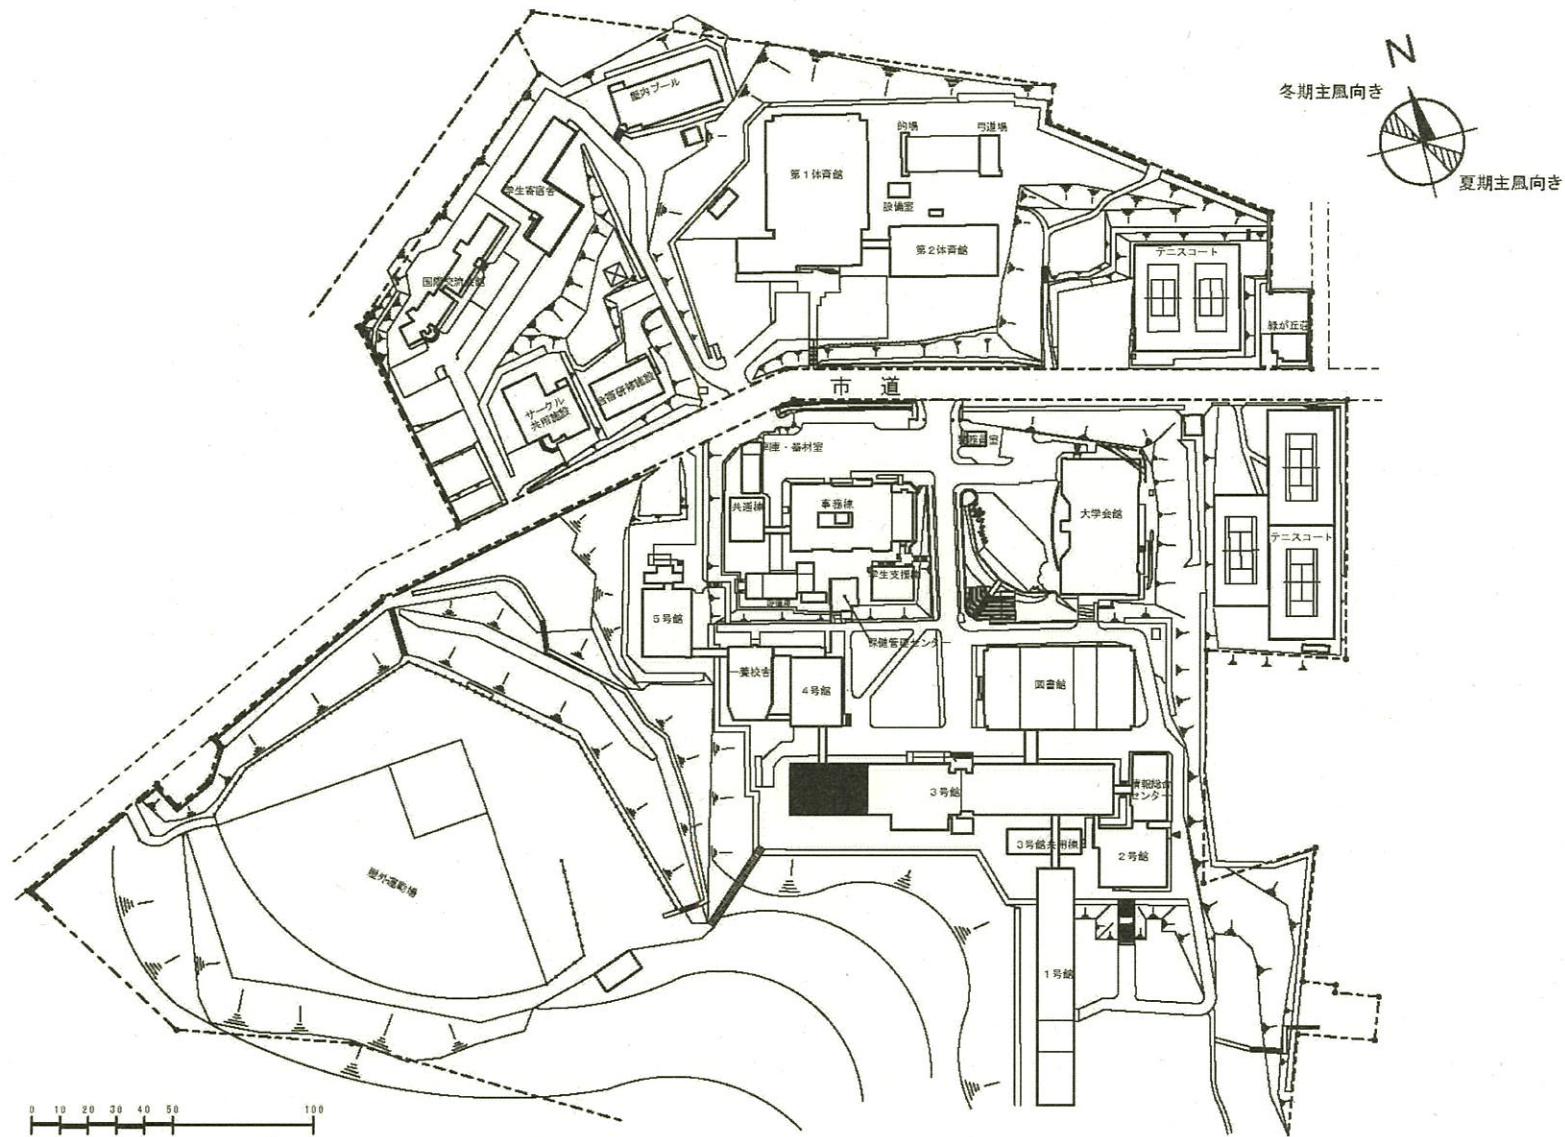


団地名	001緑	事業名	小樽商科大学(緑)講義棟改修II	配置図	1/2,500
-----	------	-----	------------------	-----	---------

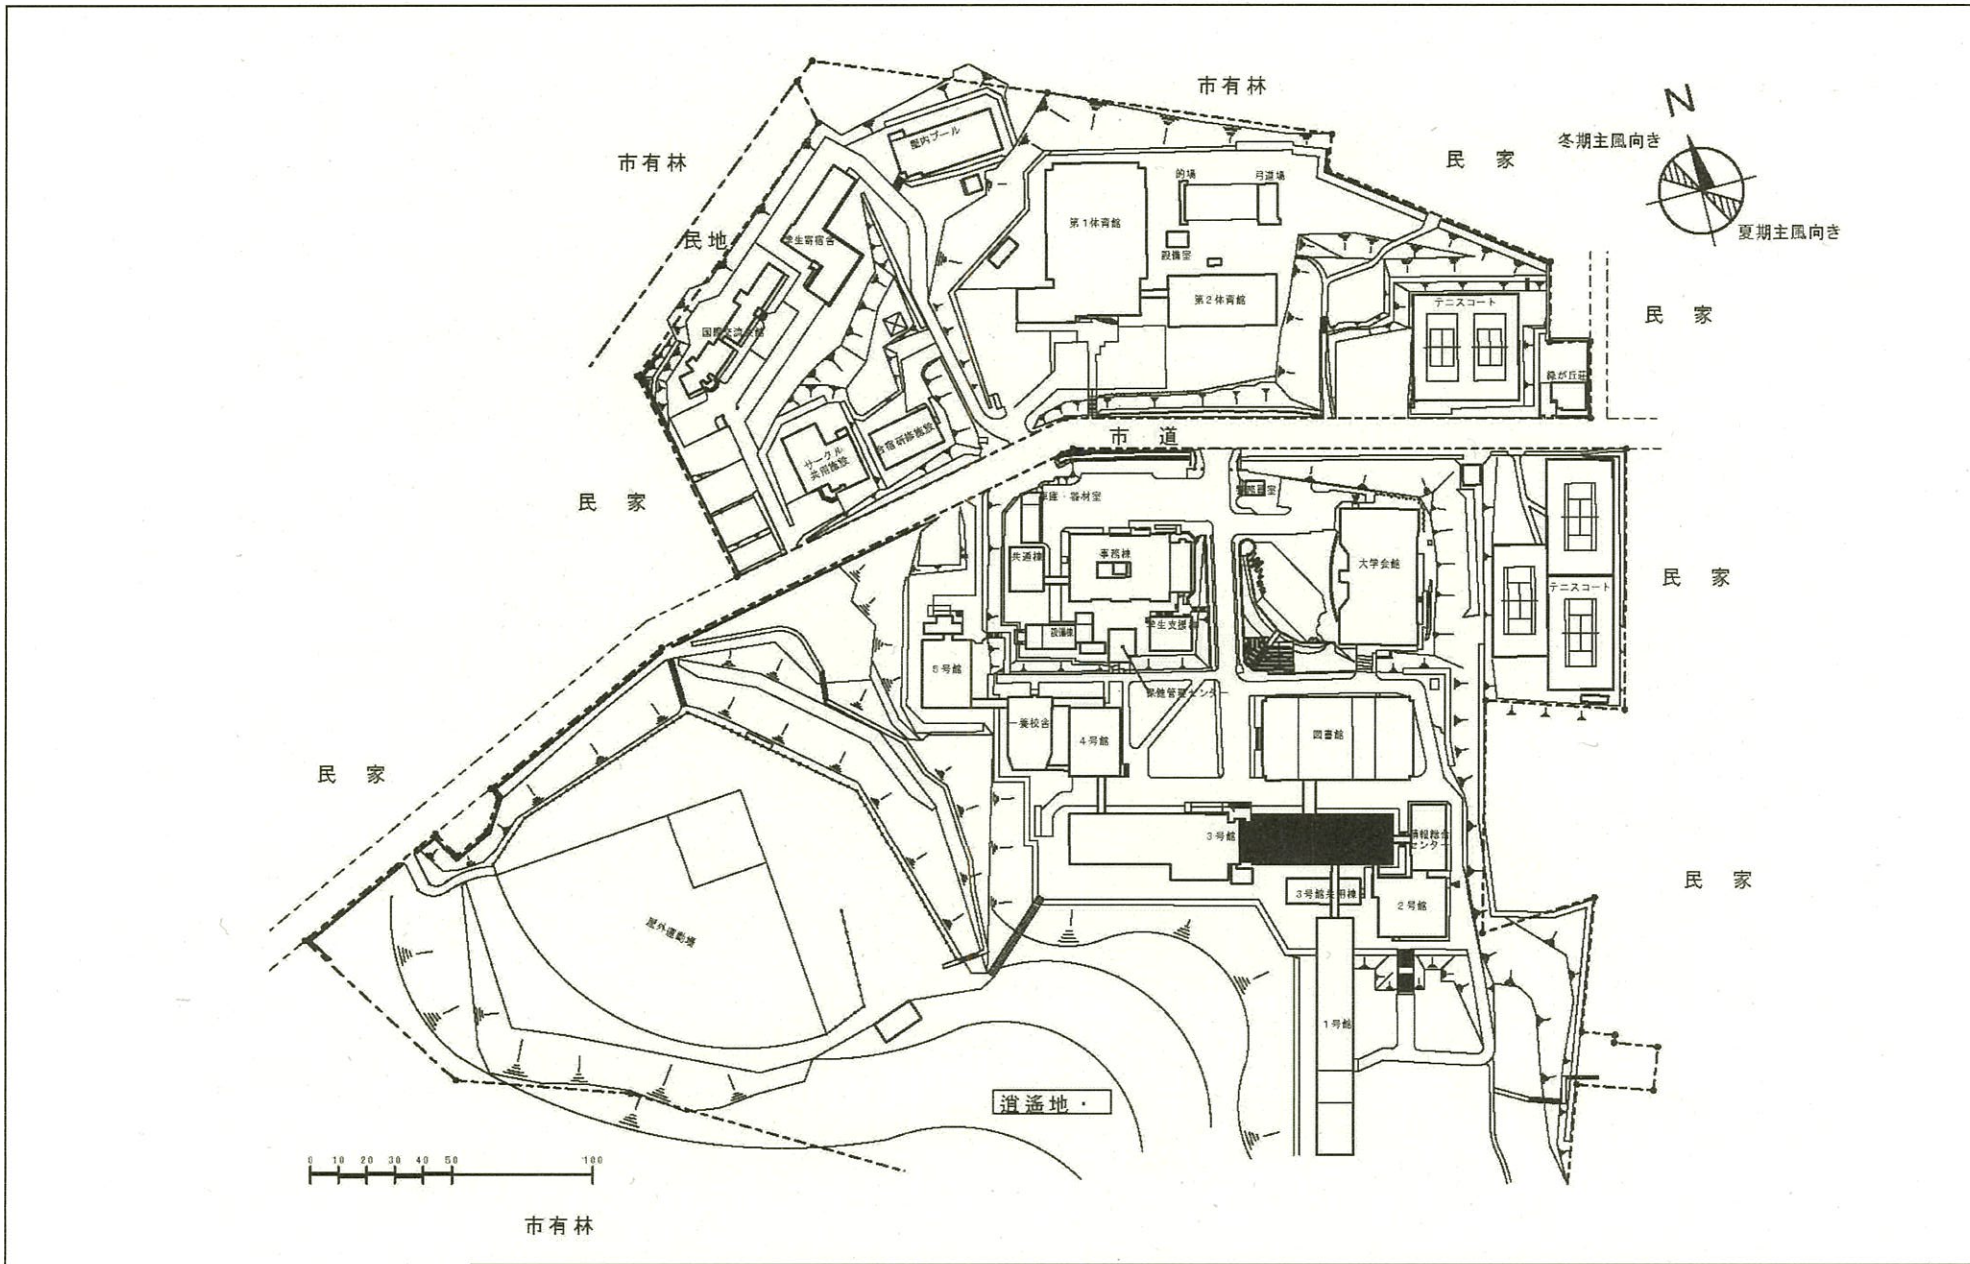


団地名	001緑1	事業名	小樽商科大学(緑)長寿命化促進事業	配置図	1/2,500
-----	-------	-----	-------------------	-----	---------

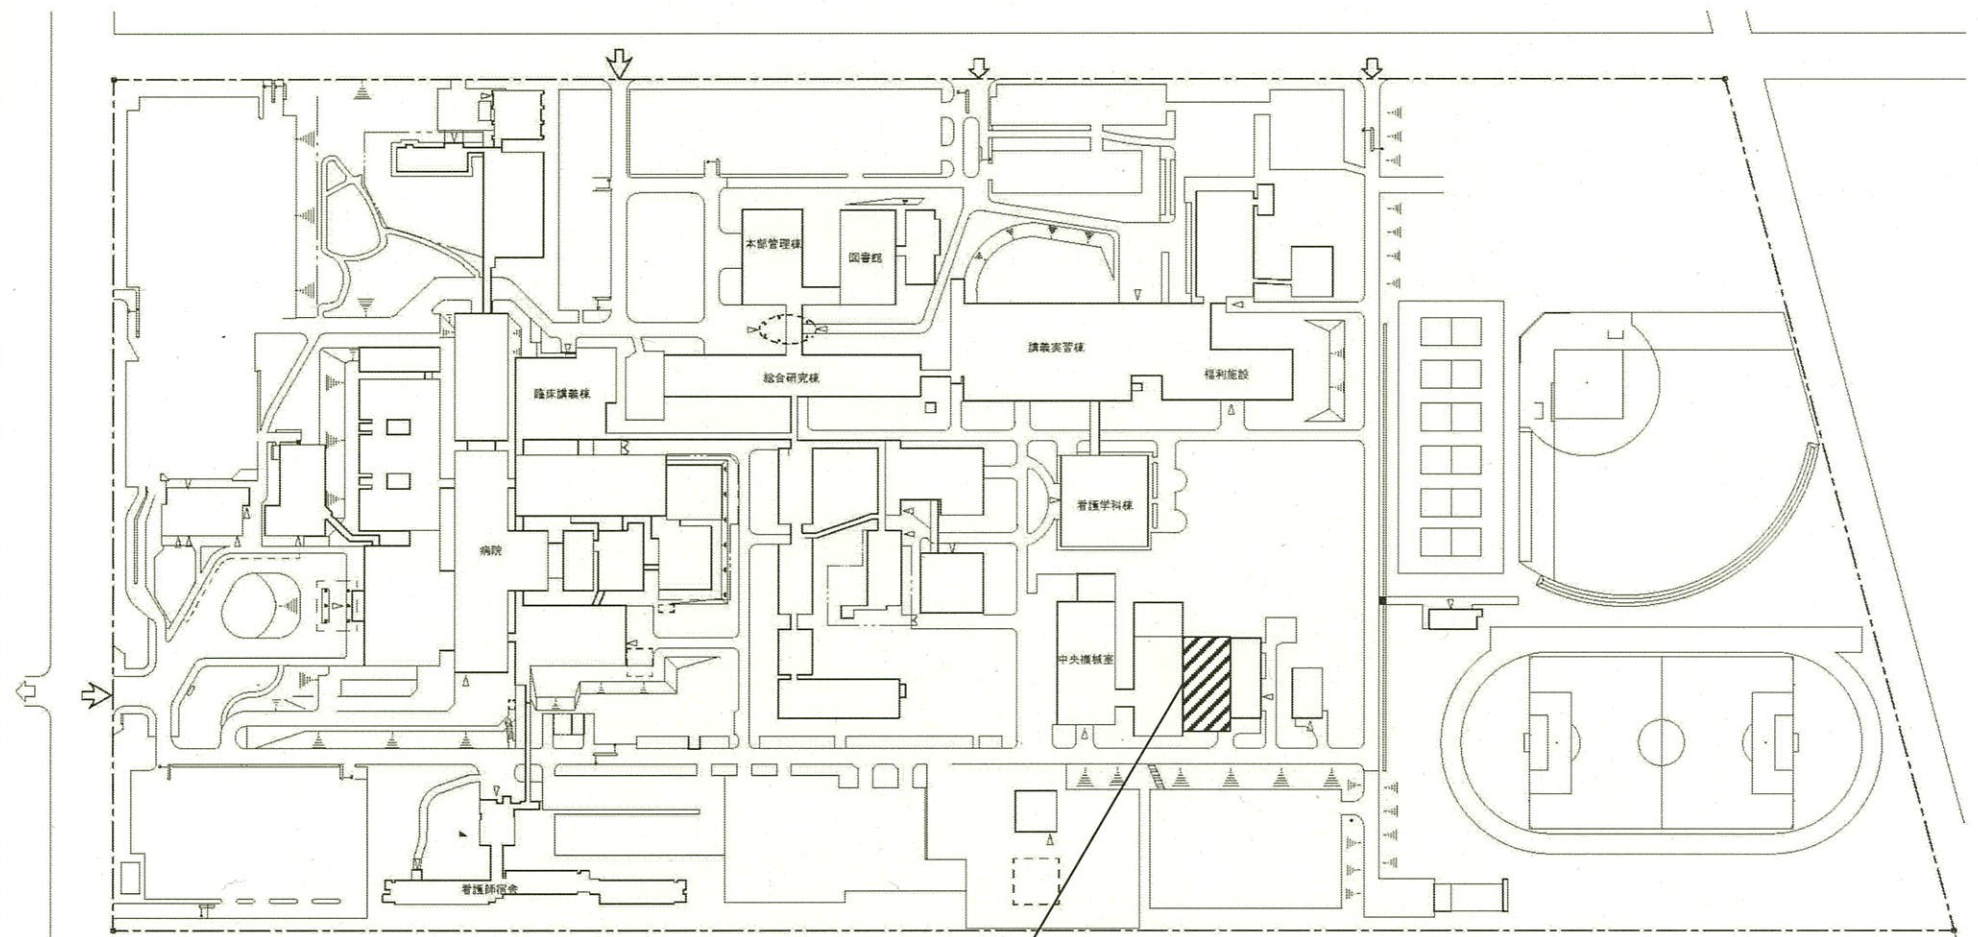


防災広場整備

 


団地名	001 緑が丘東	事業名	旭川医科大学(医病)基幹・環境整備(屋外環境整備)	配置図	1/3000
-----	----------	-----	---------------------------	-----	--------

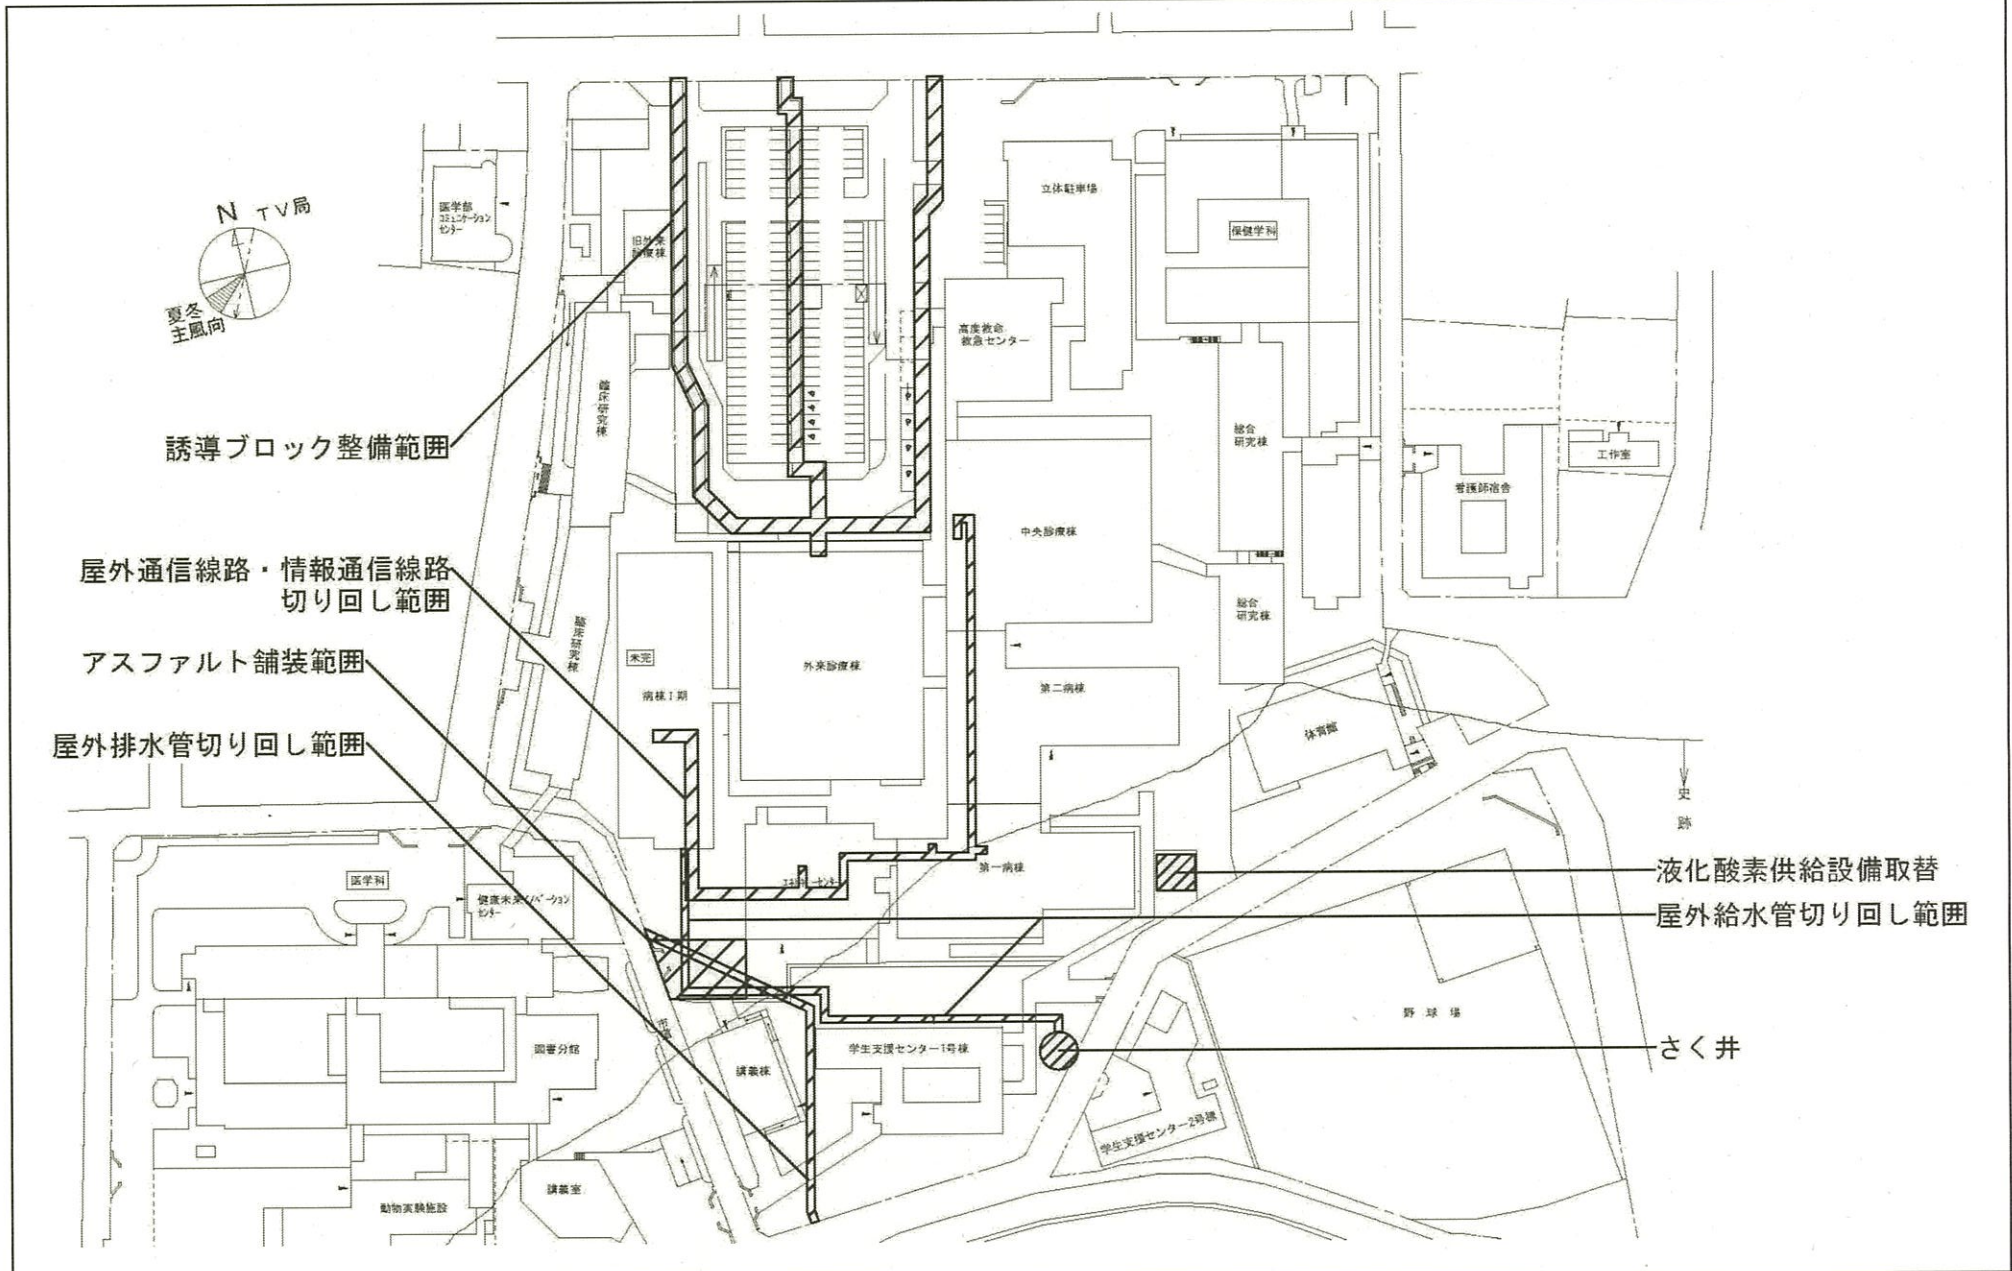


団地名	002 本町	事業名	弘前大学(医病)基幹・環境整備 (医療ガス設備等)	配置図	1/2,000
-----	--------	-----	------------------------------	-----	---------

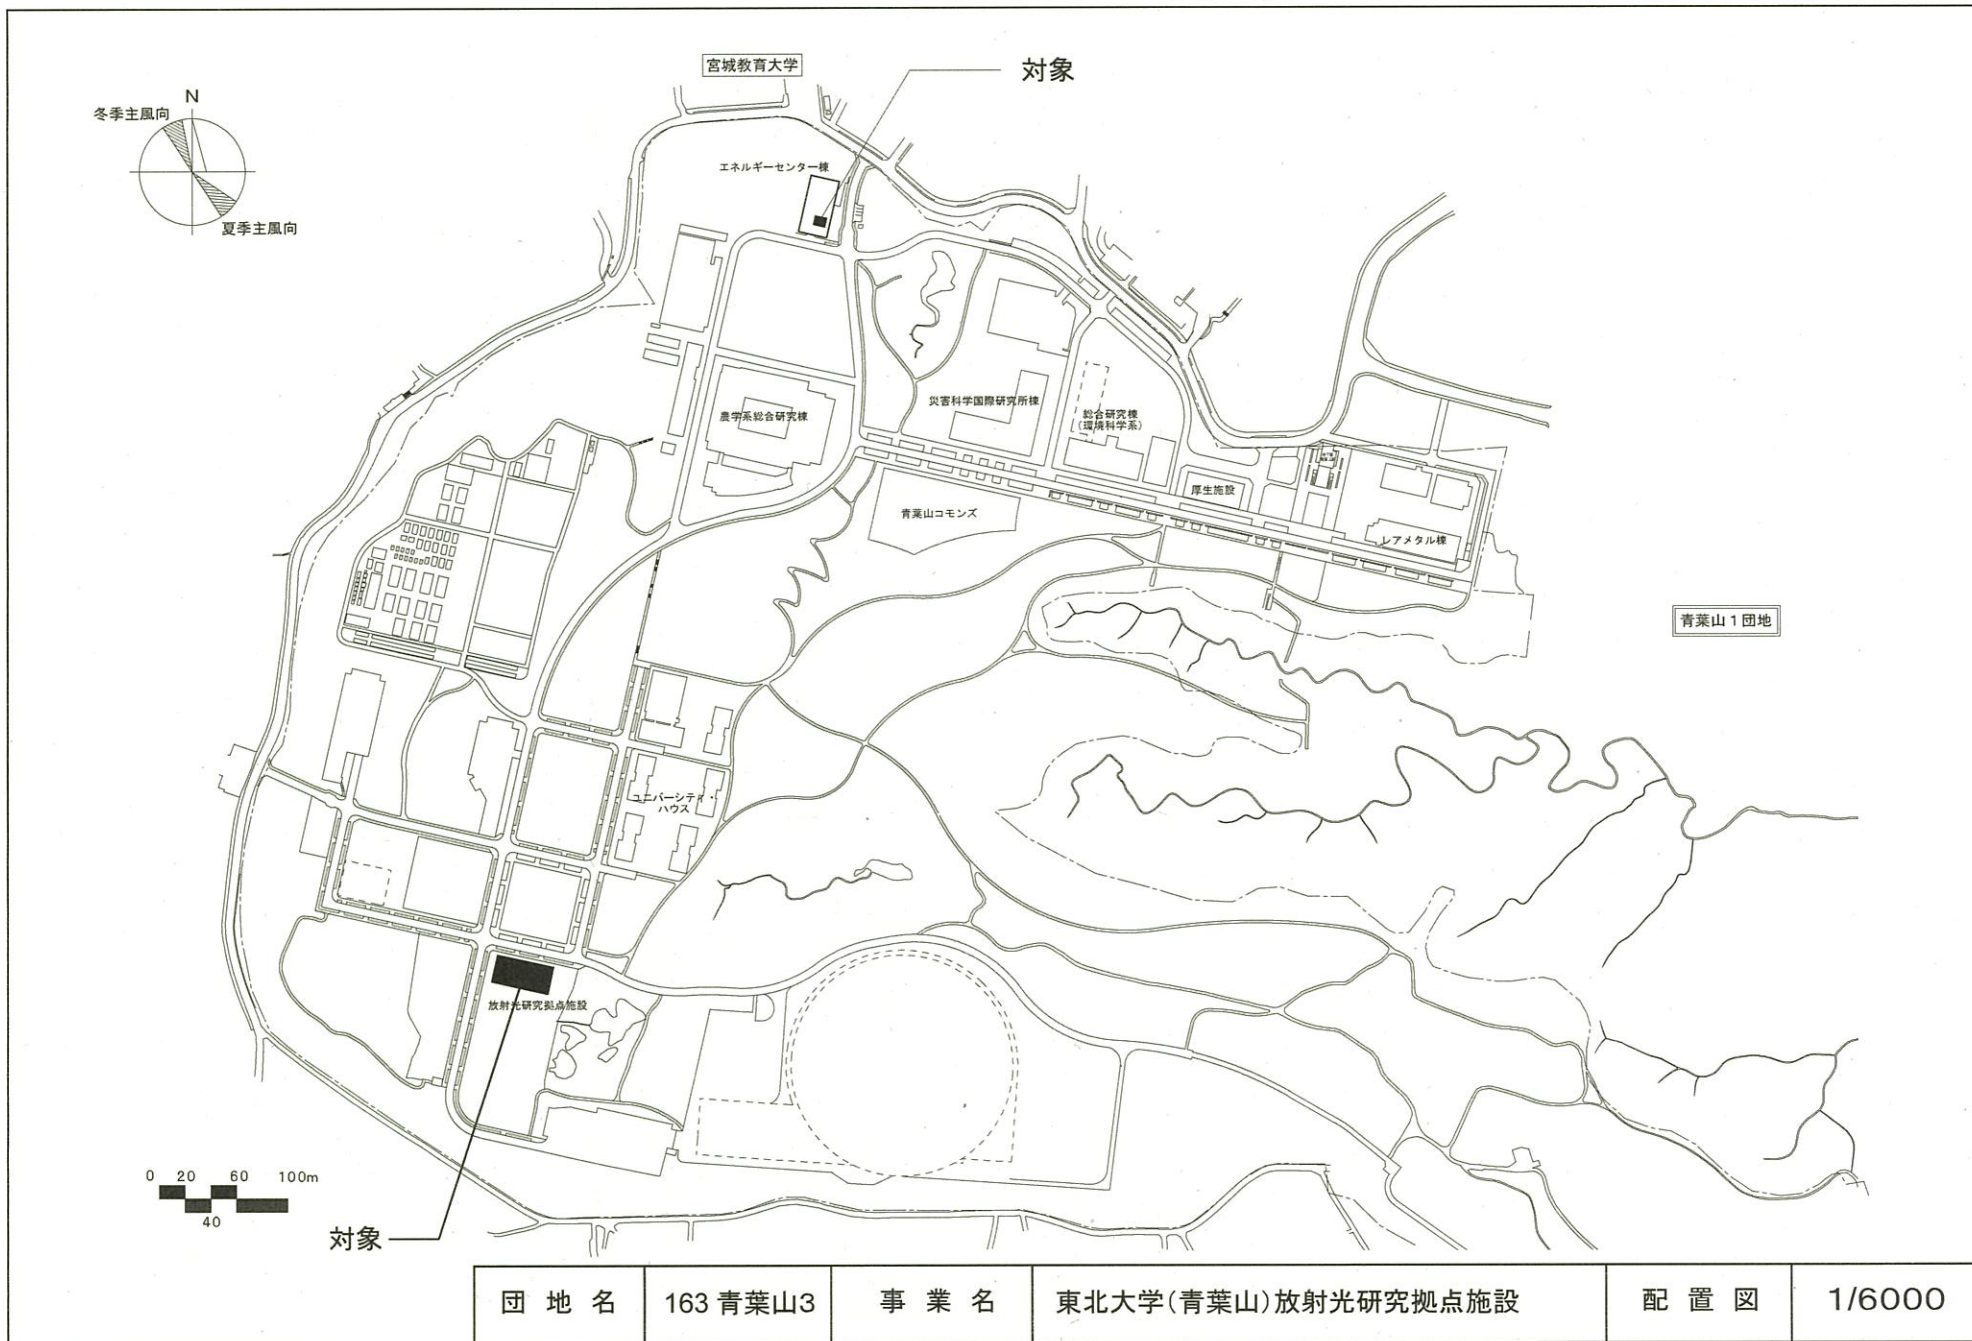


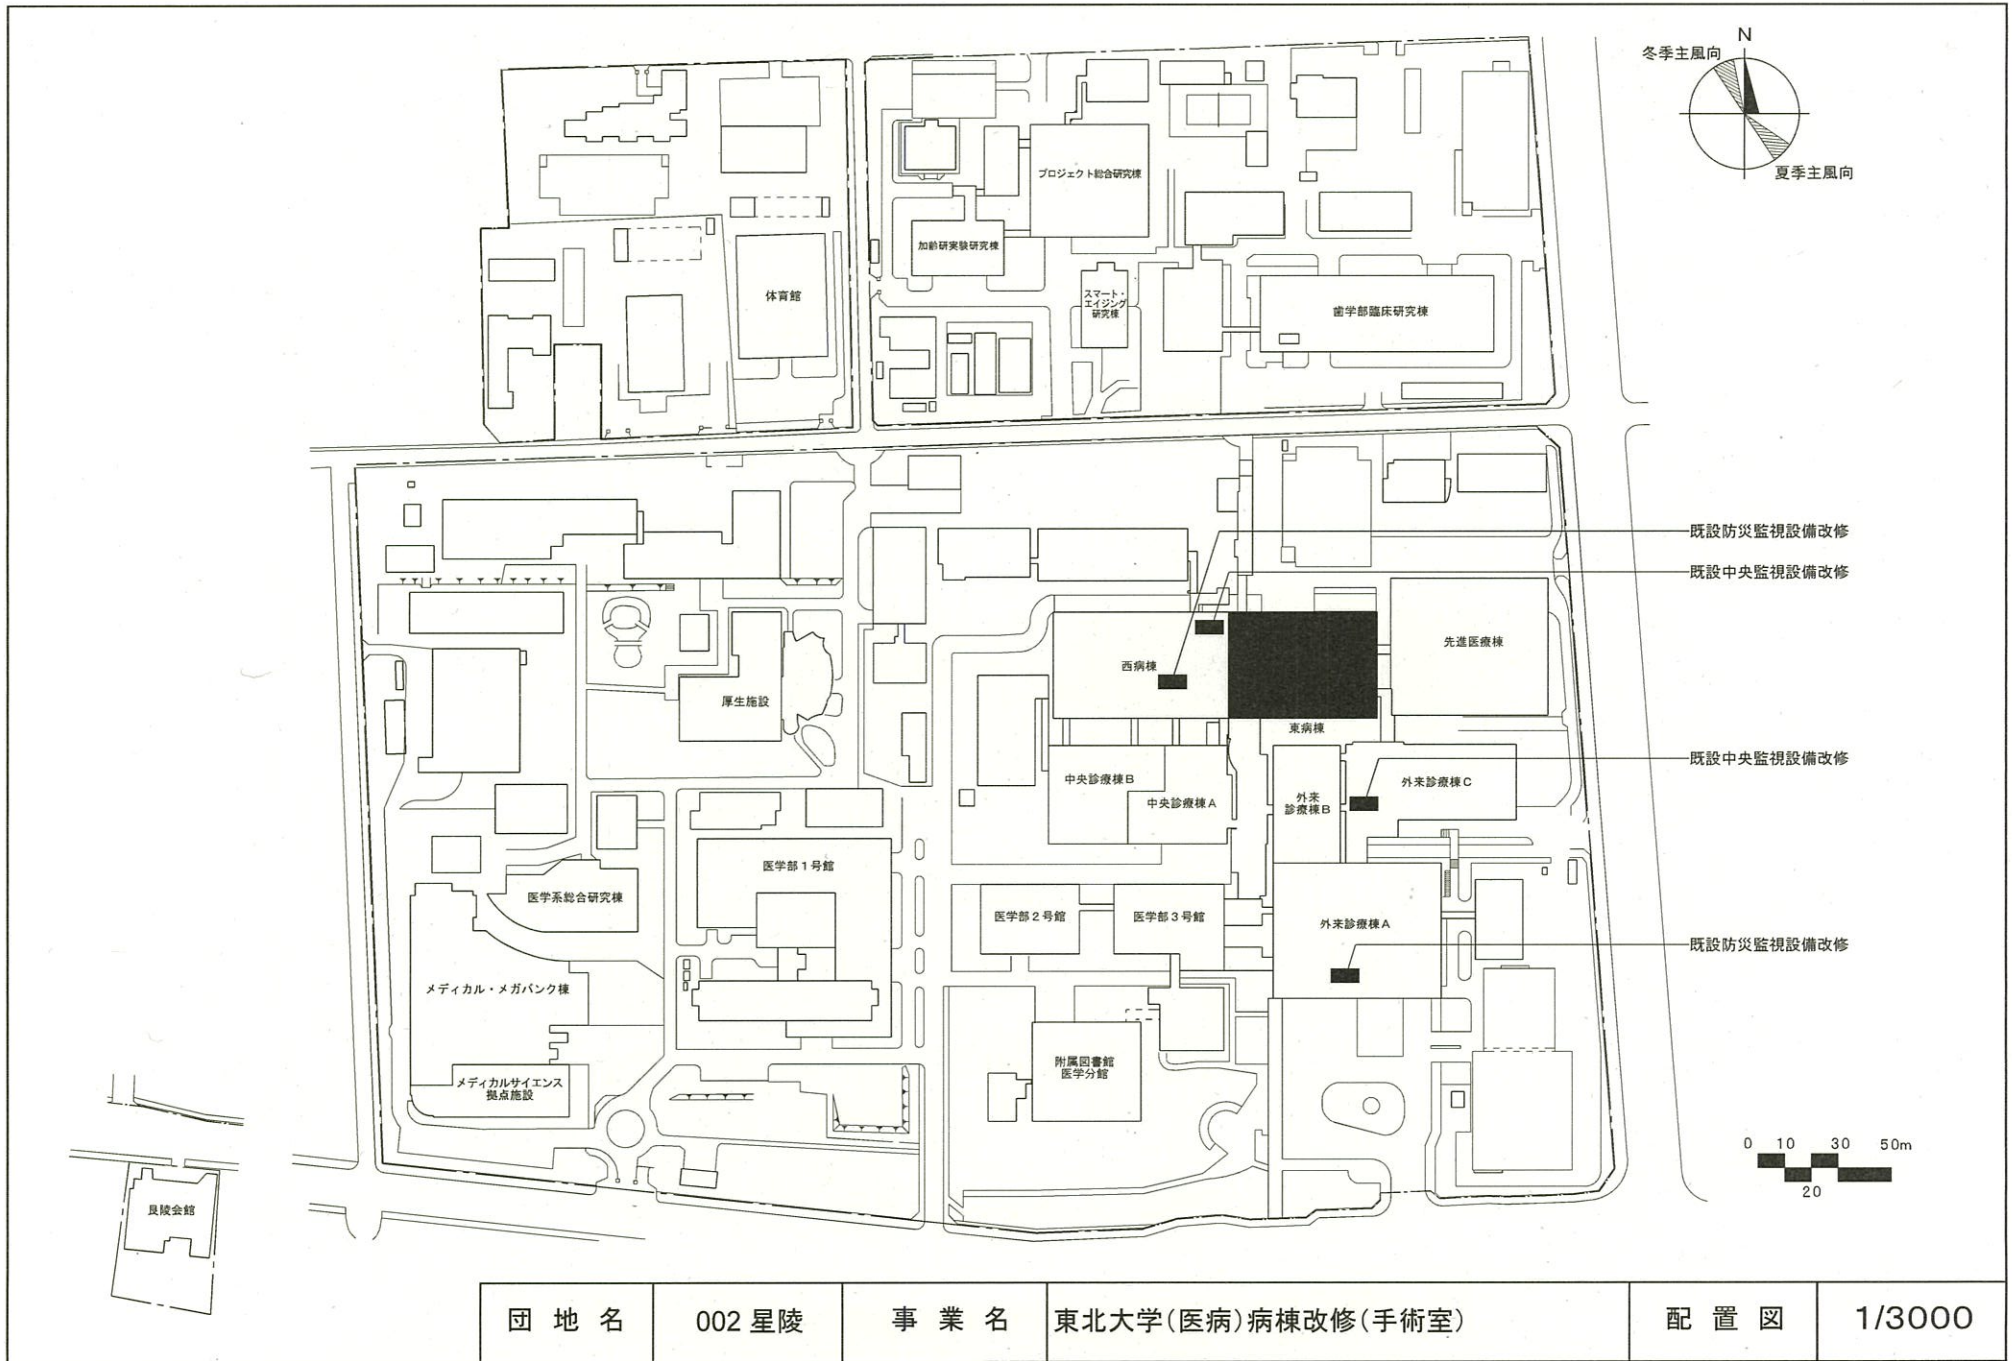


団地名	002 星陵	事業名	東北大学(医病)病棟改修(手術室)	配置図	1/3000
-----	--------	-----	-------------------	-----	--------

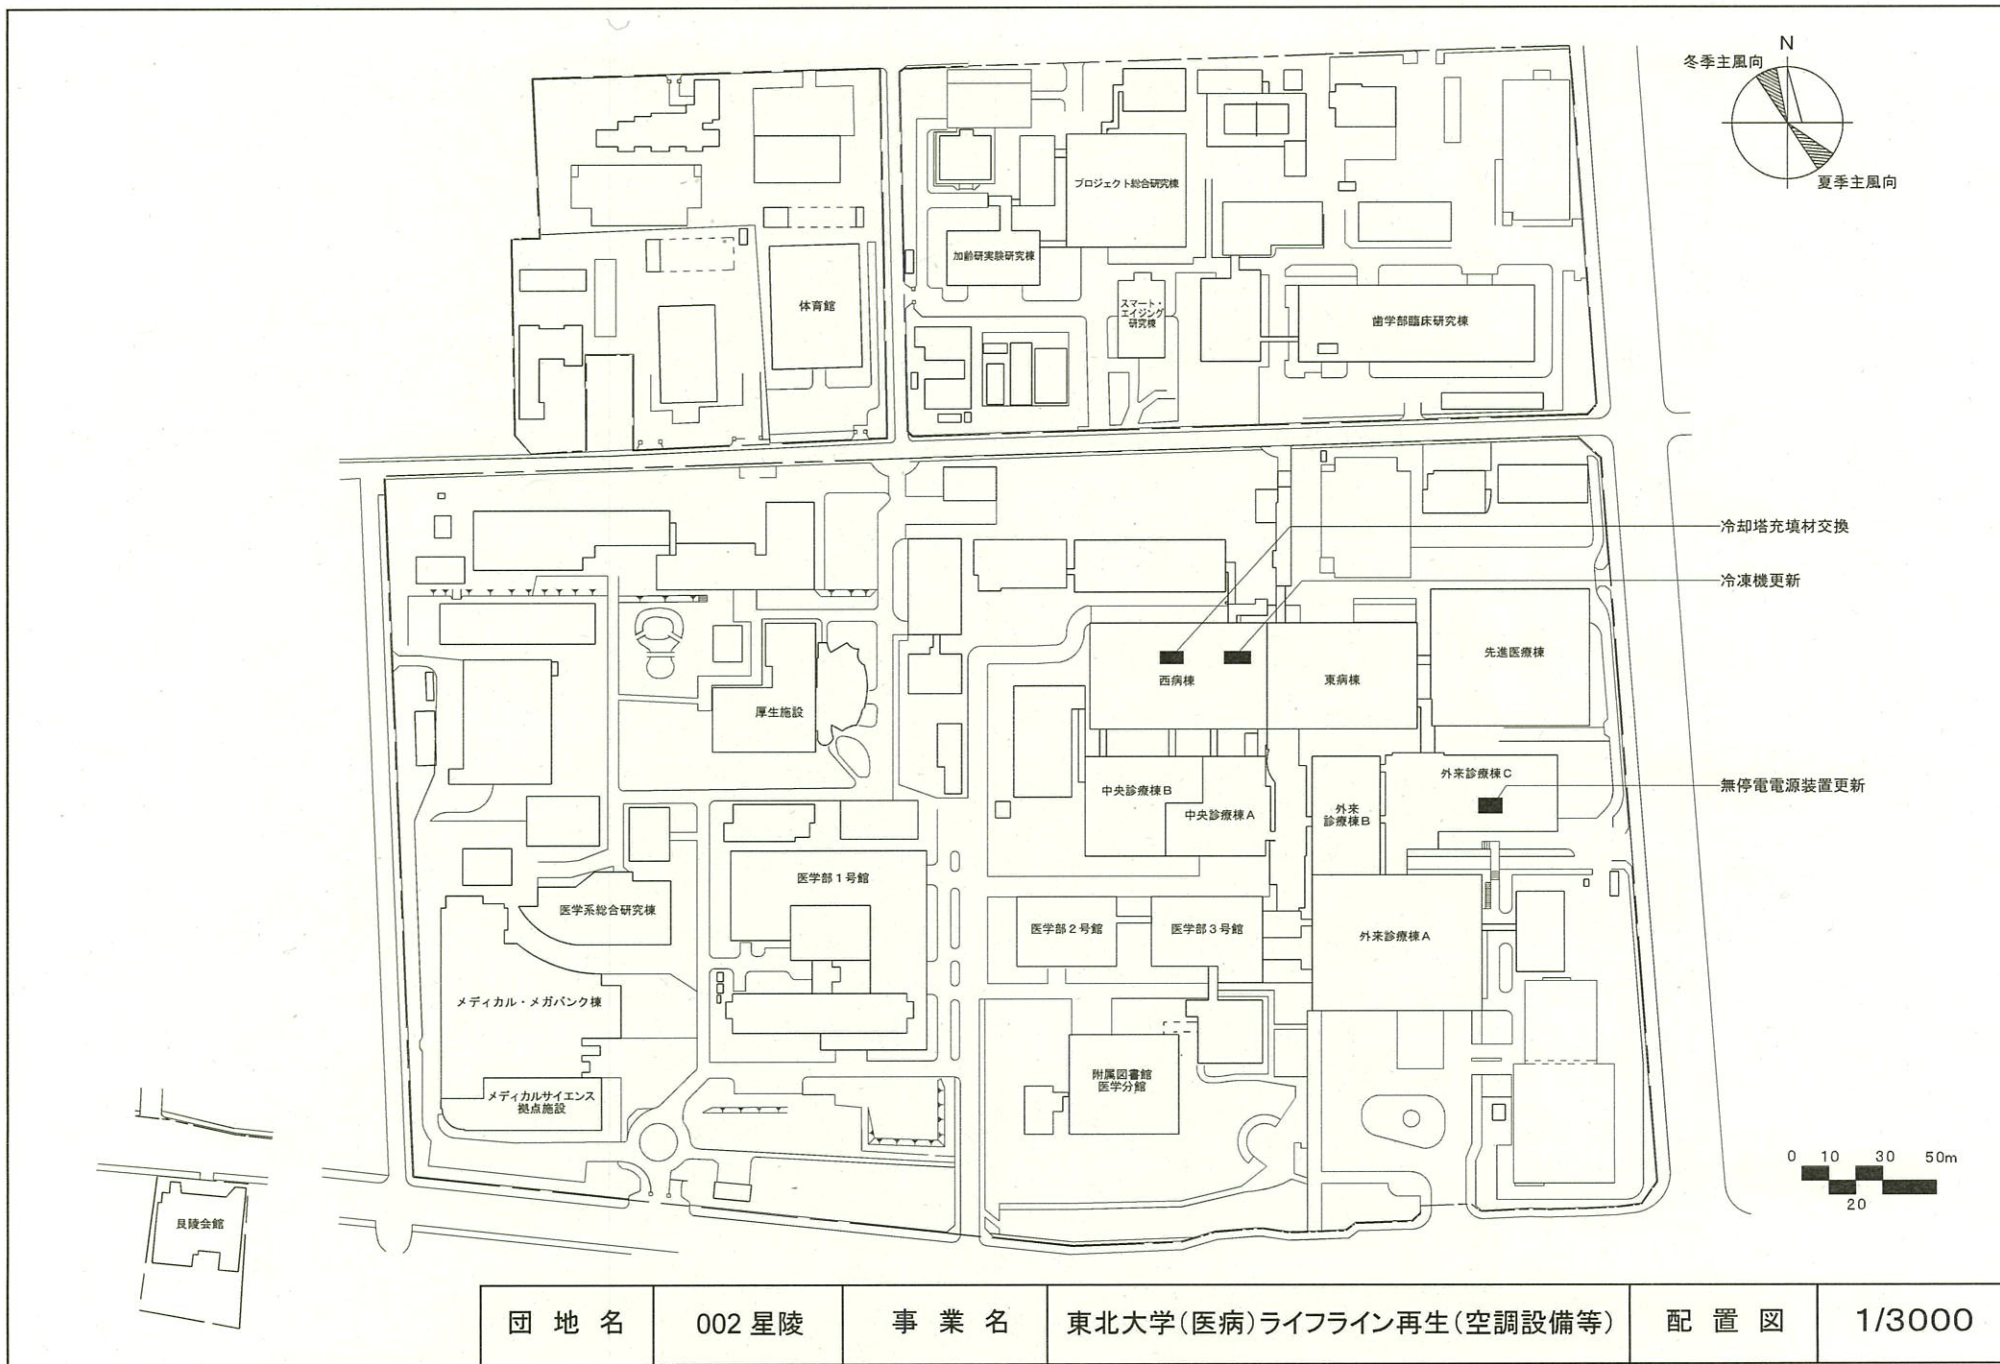


団地名	002 星陵	事業名	東北大学(医病)ライフライン再生(空調設備等)	配置図	1/3000
-----	--------	-----	-------------------------	-----	--------

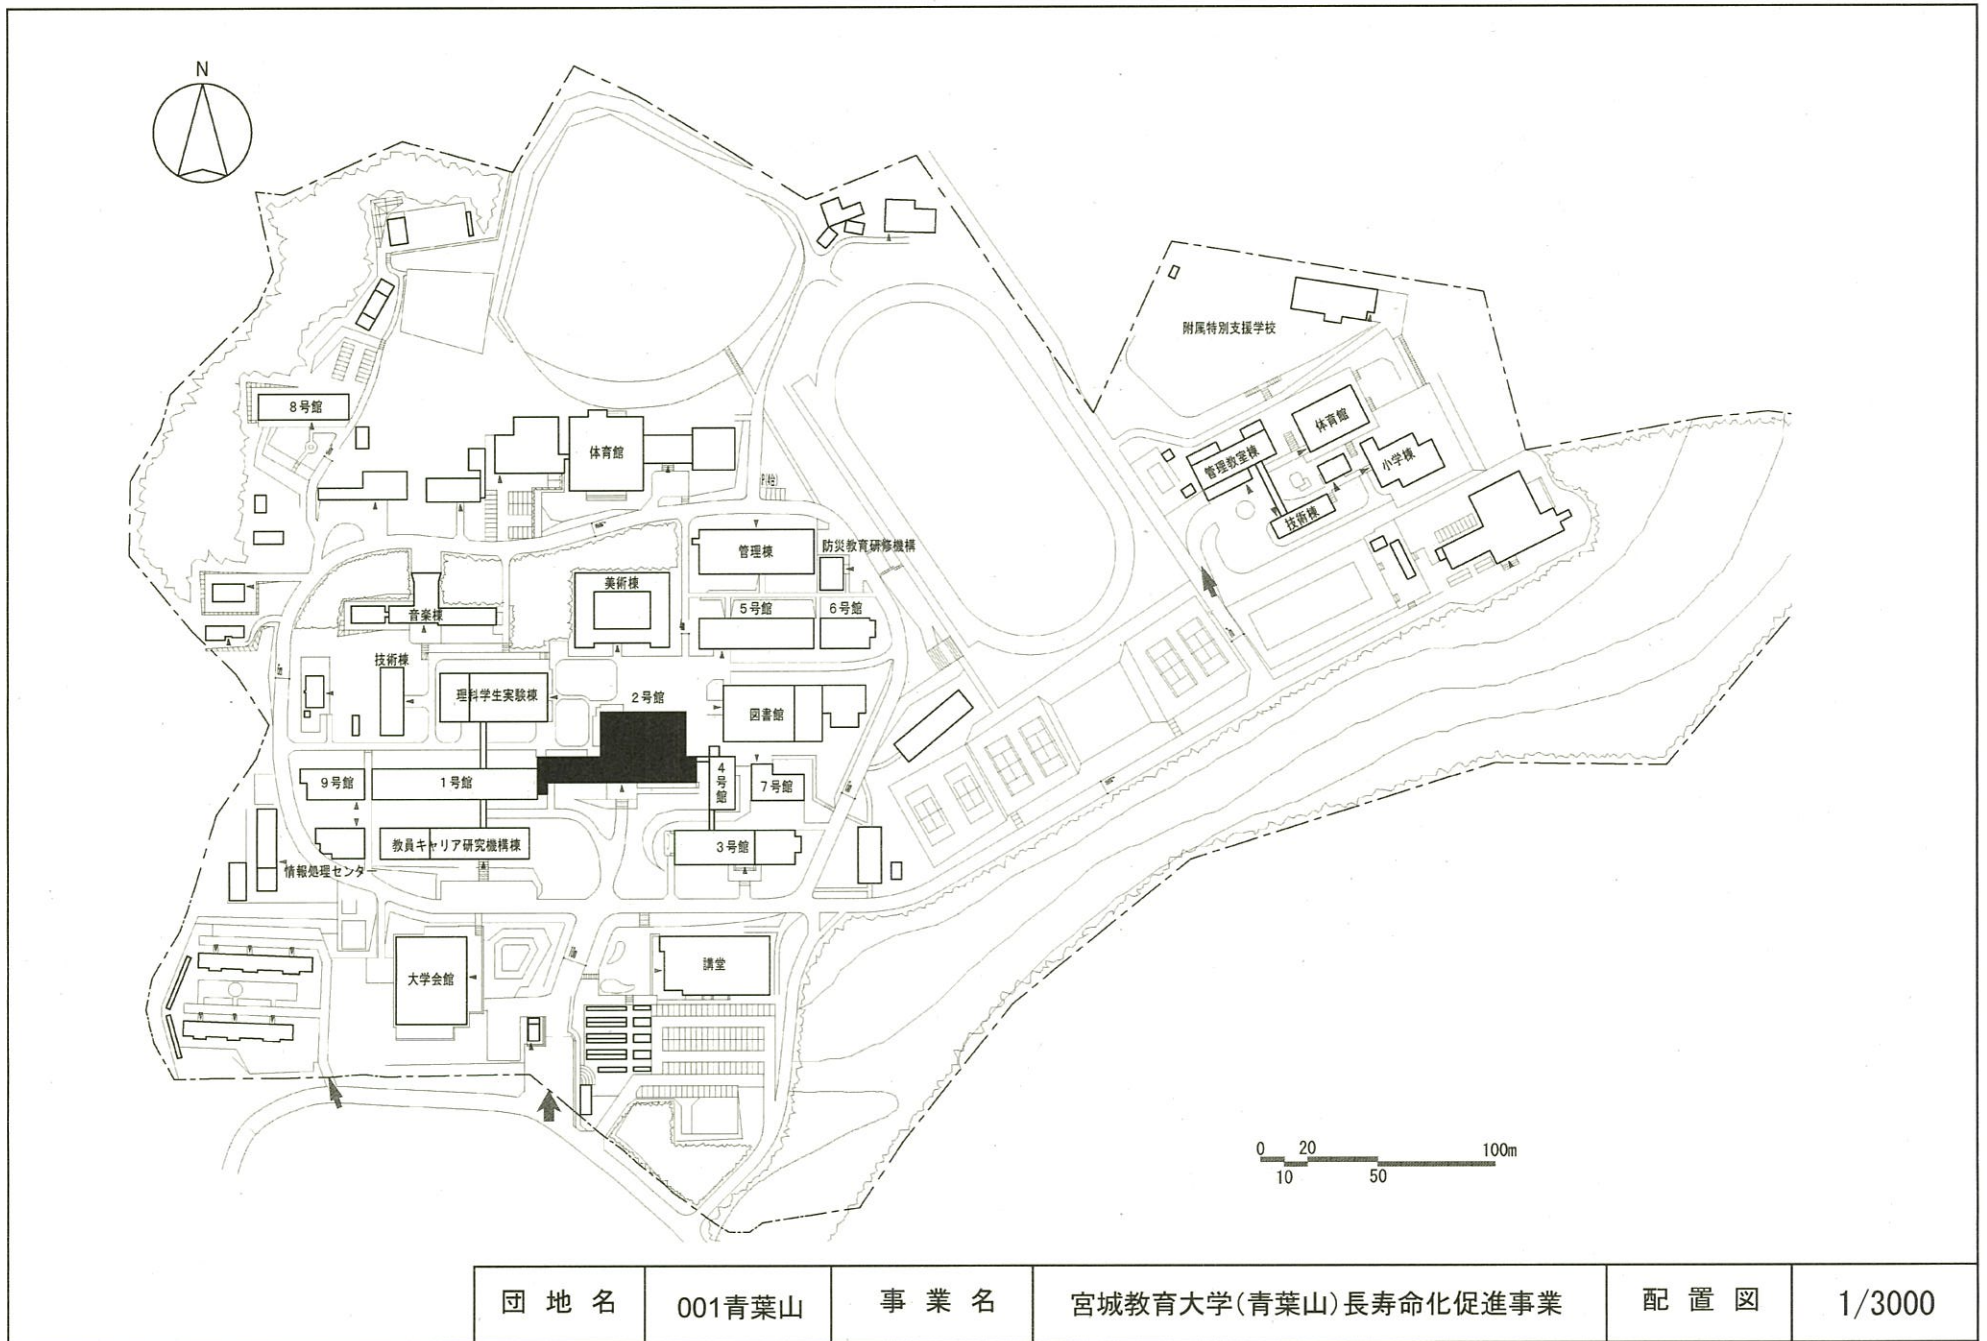


団地名	001青葉山	事業名	宮城教育大学(青葉山)長寿命化促進事業	配置図	1/3000
-----	--------	-----	---------------------	-----	--------

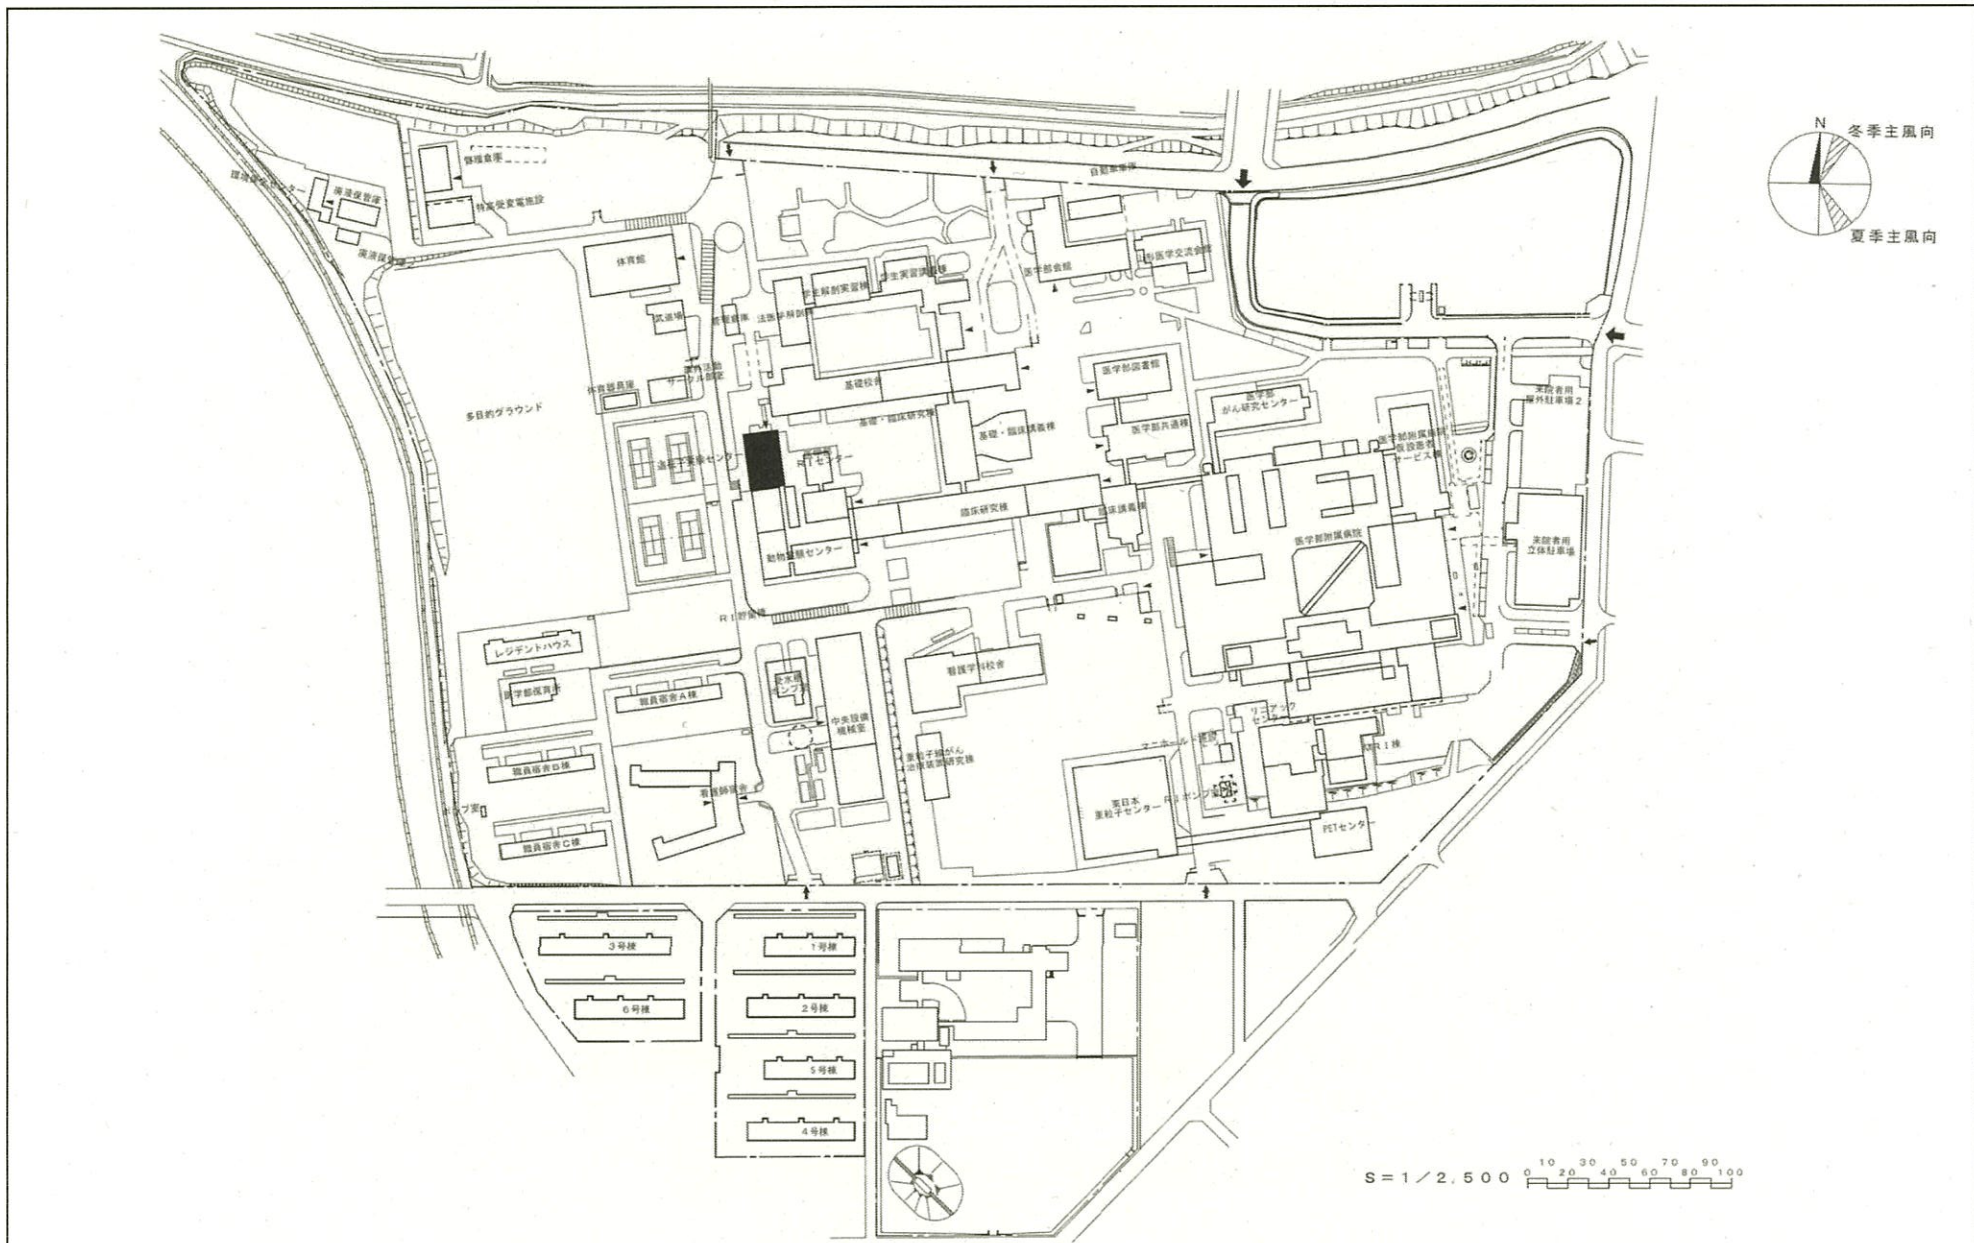


団地名	036 飯田	事業名	山形大学(飯田)長寿命化促進事業	配置図	1/2500
-----	--------	-----	------------------	-----	--------

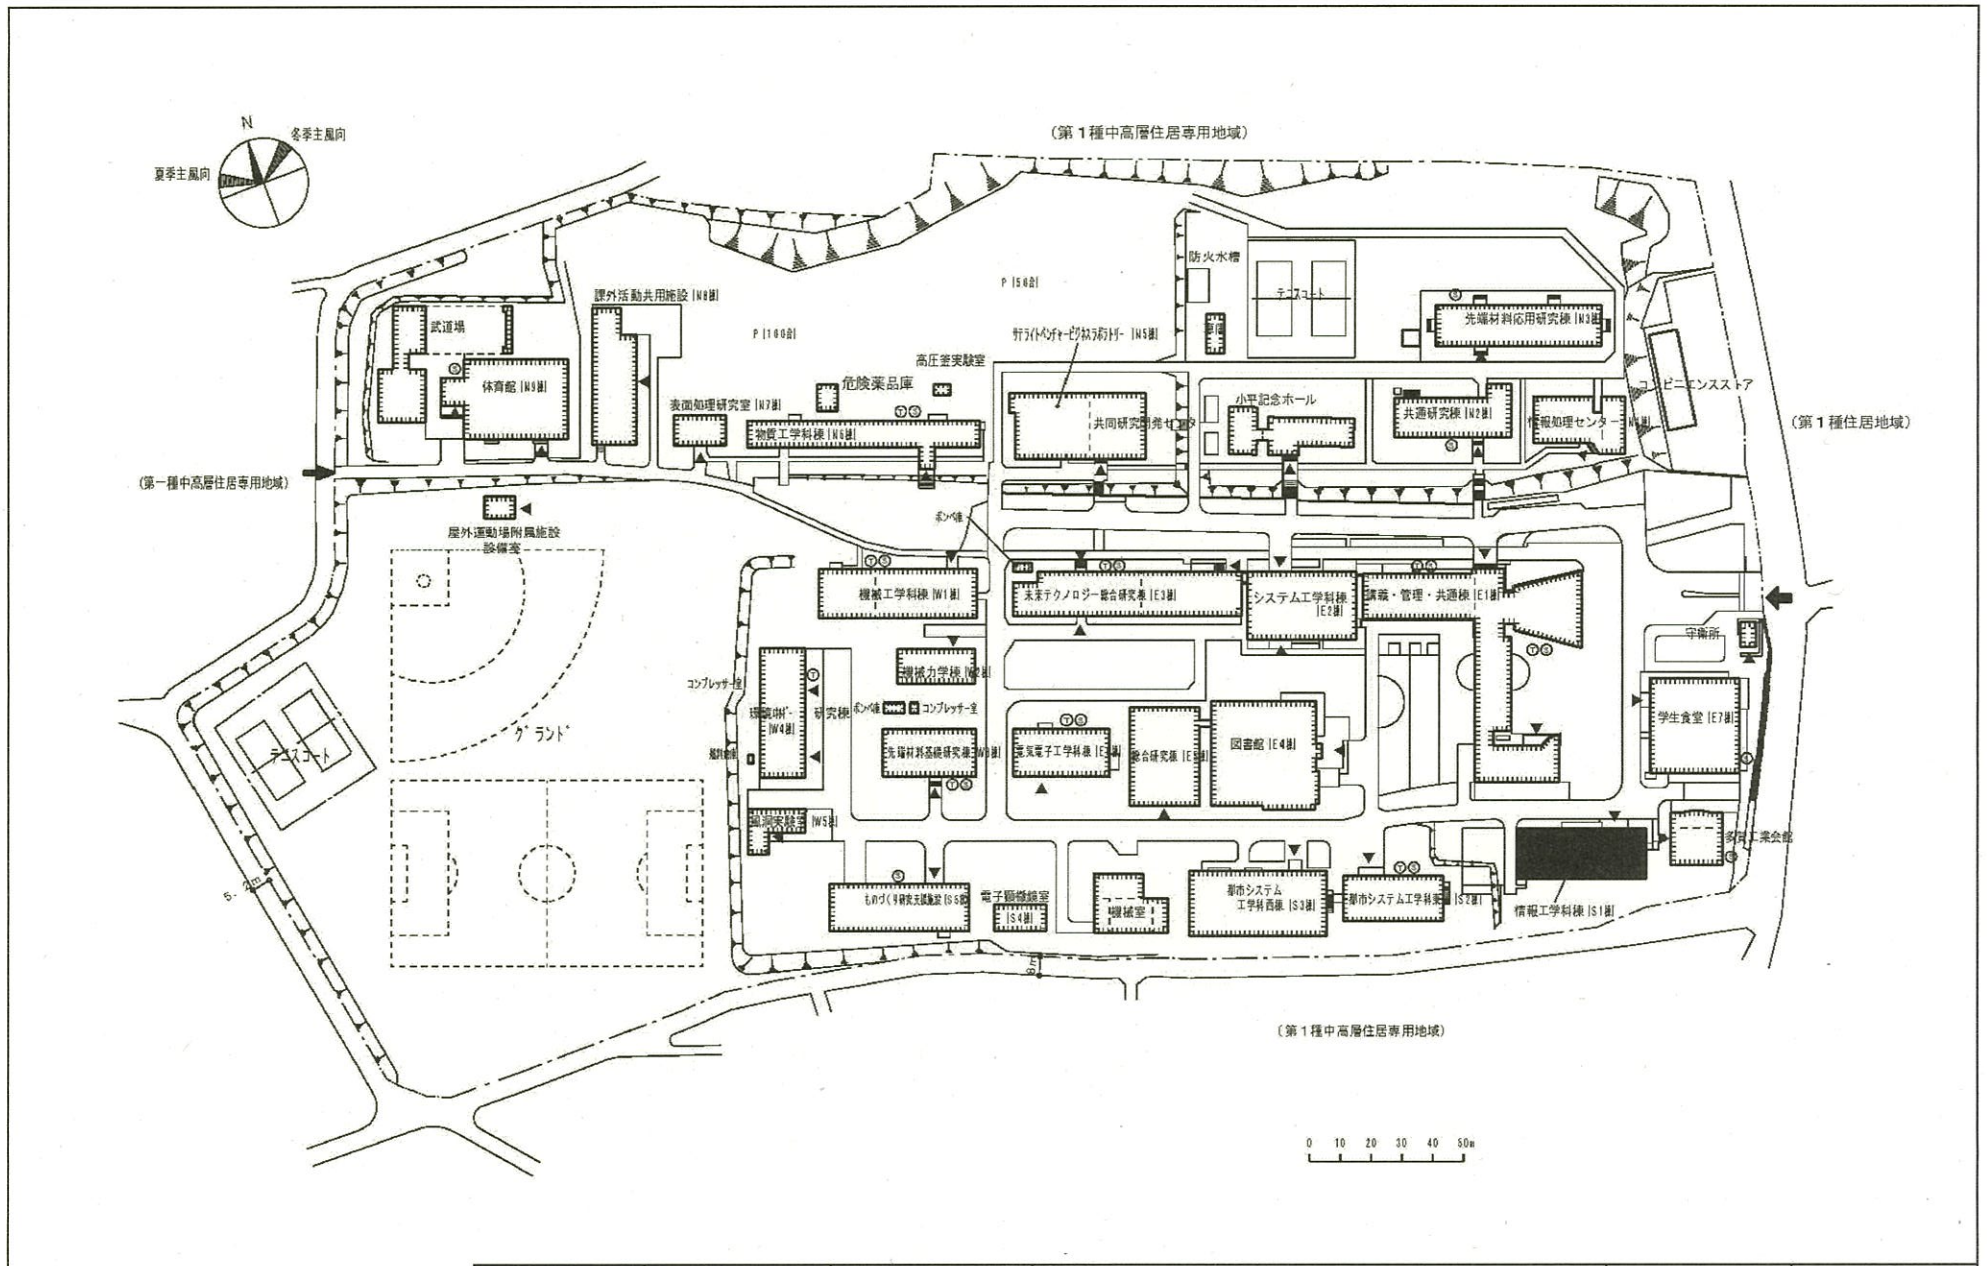


団地名	001 中成沢町	事業名	茨城大学(中成沢)長寿命化促進事業	配置図	1/2500
-----	----------	-----	-------------------	-----	--------

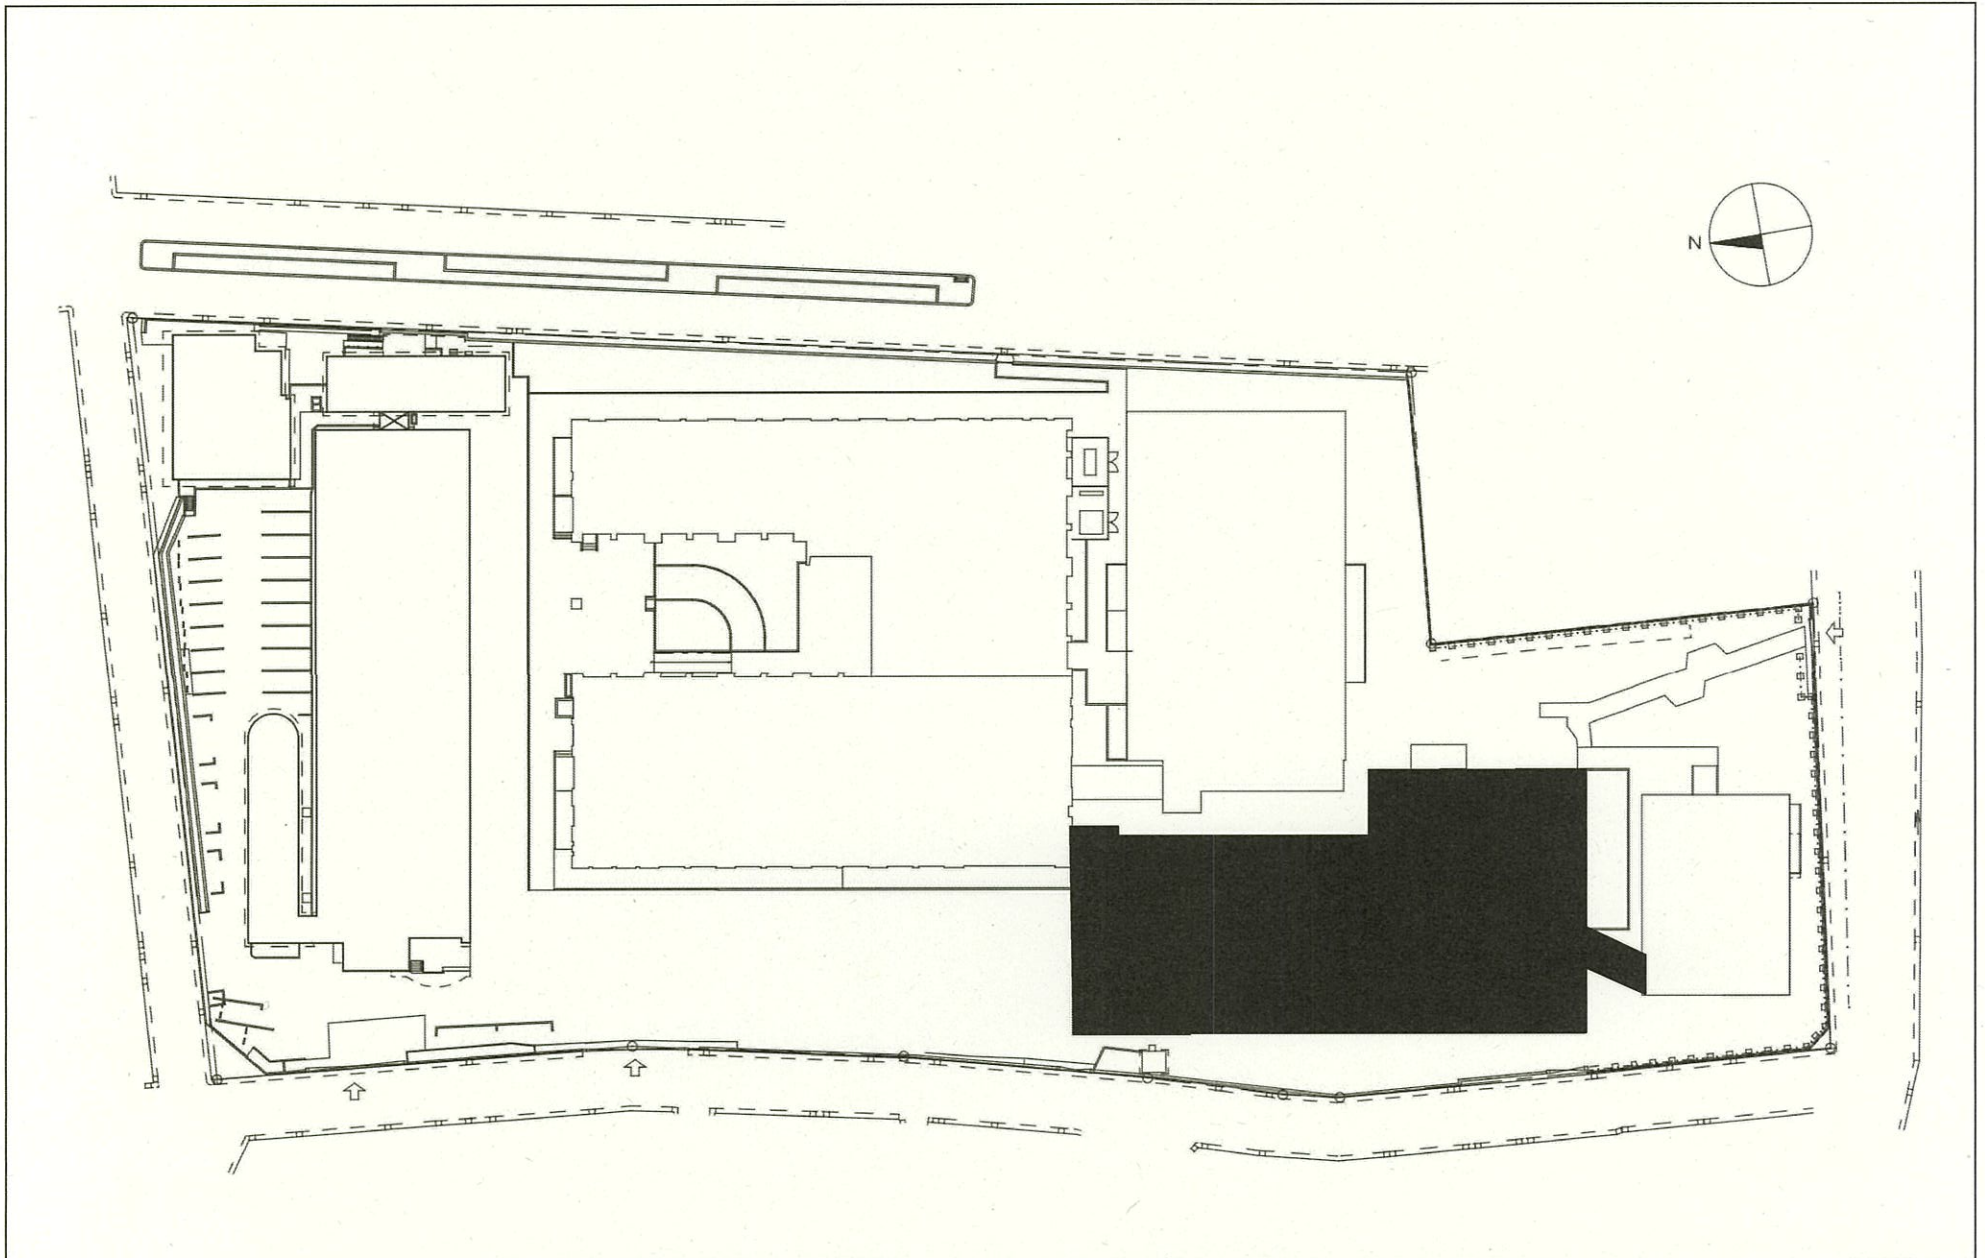

団地名	025 小茂根2丁目	事業名	筑波大学(小茂根(附特))校舎	配置図	1/800
-----	------------	-----	-----------------	-----	-------

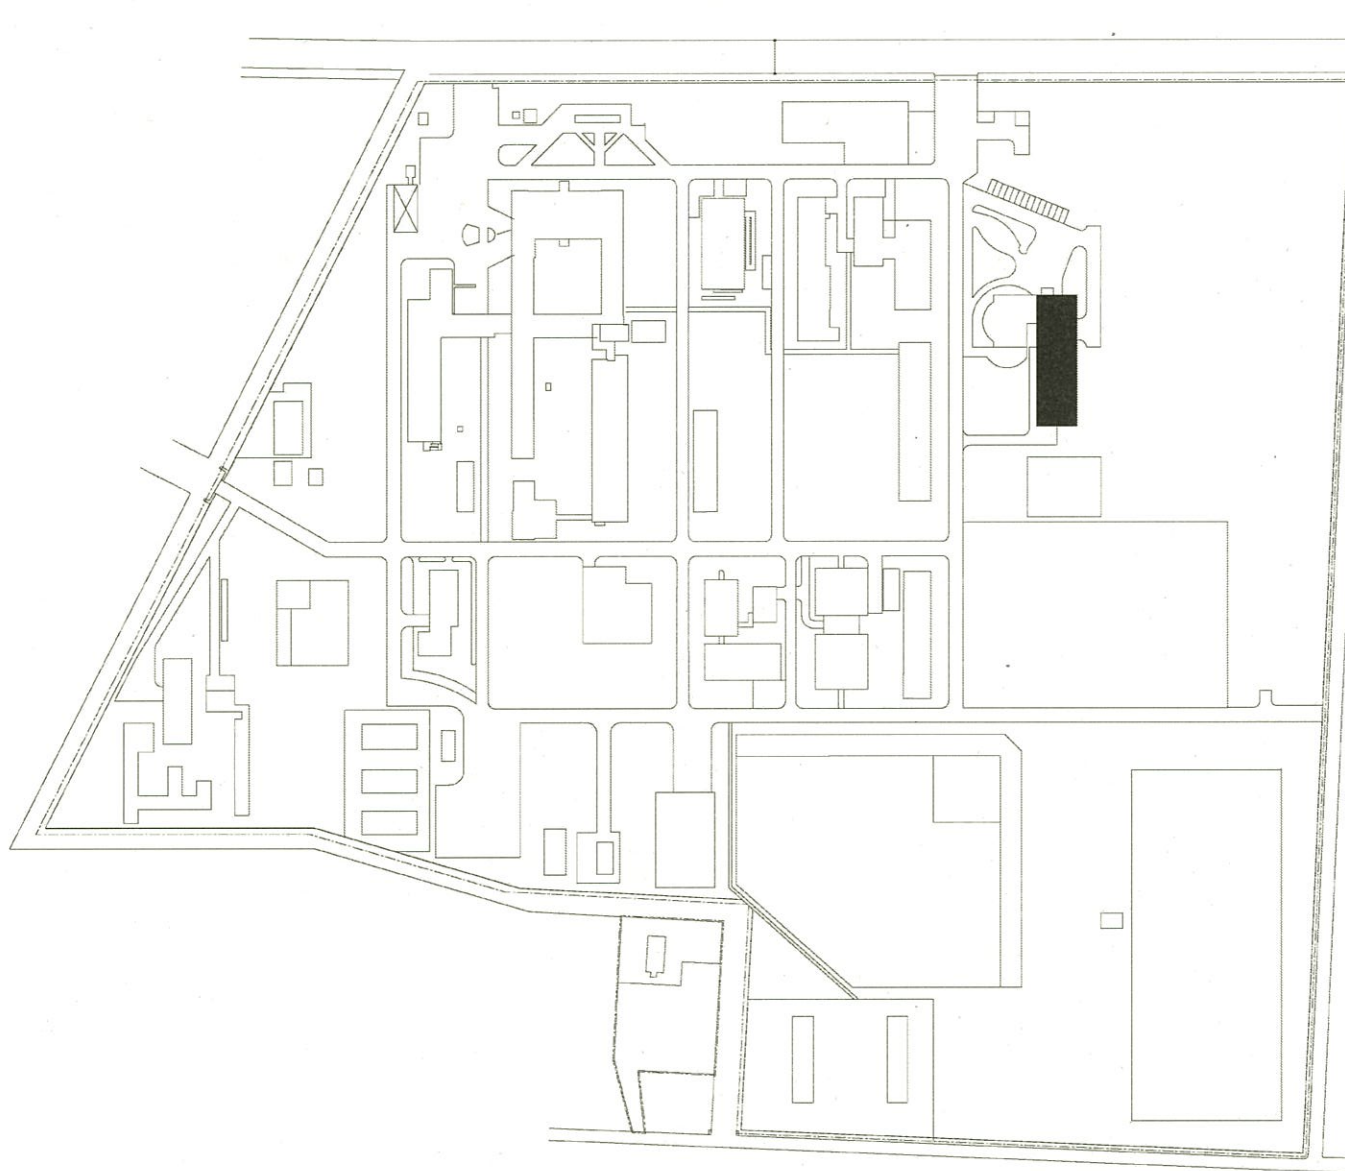


団地名	002 陽東	事業名	宇都宮大学(陽東)長寿命化促進事業	配置図	1/3000
-----	--------	-----	-------------------	-----	--------

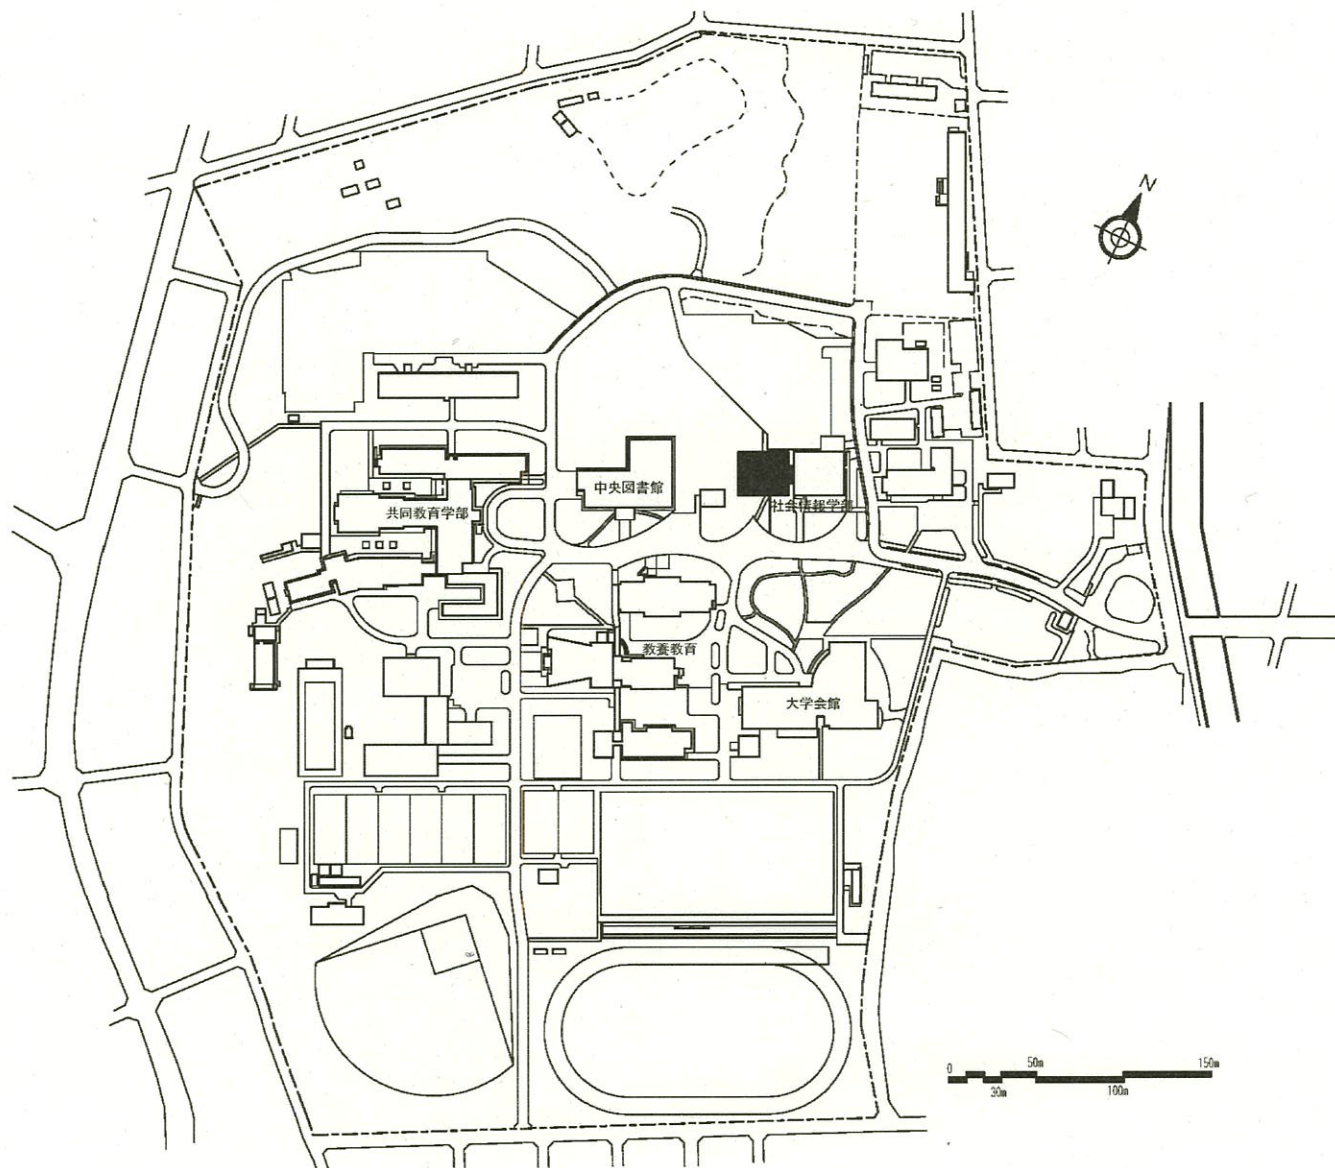



団地名	004 荒牧	事業名	群馬大学(荒牧)総合研究棟(情報学系)	配置図	1/4000
-----	--------	-----	---------------------	-----	--------



防災監視設備更新

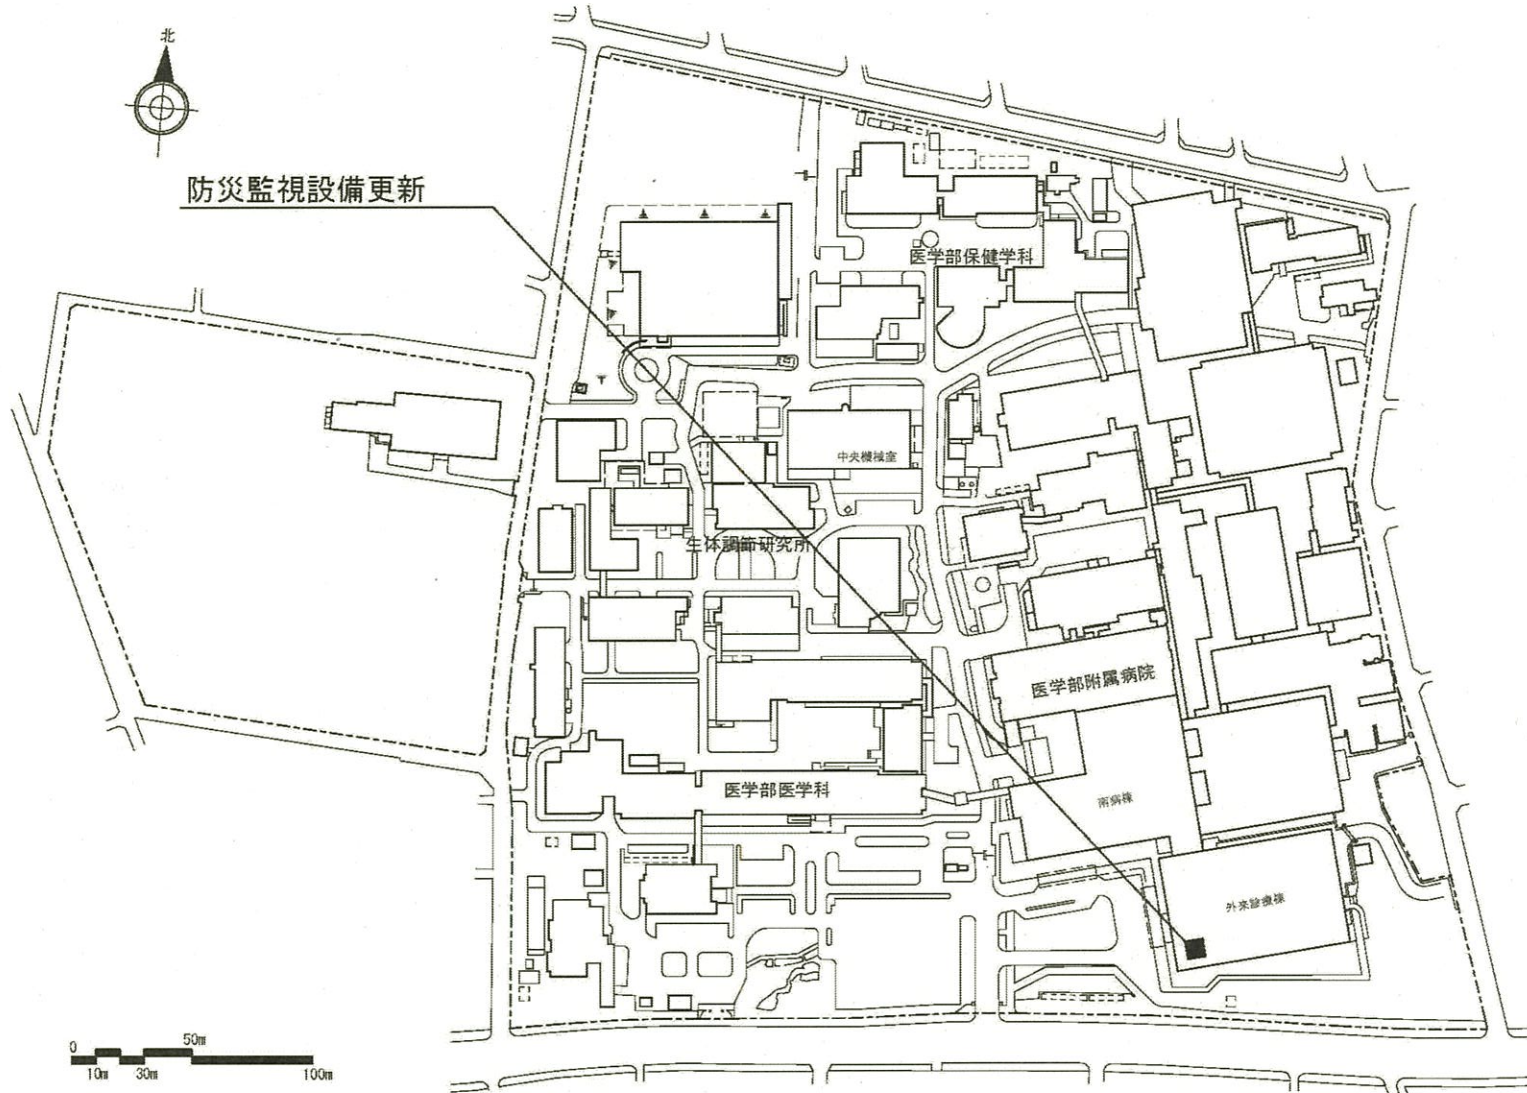


団地名	005 昭和	事業名	群馬大学(医病)ライフライン再生 (防災設備)	配置図	1/2500
-----	--------	-----	----------------------------	-----	--------

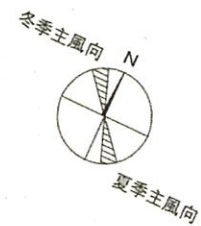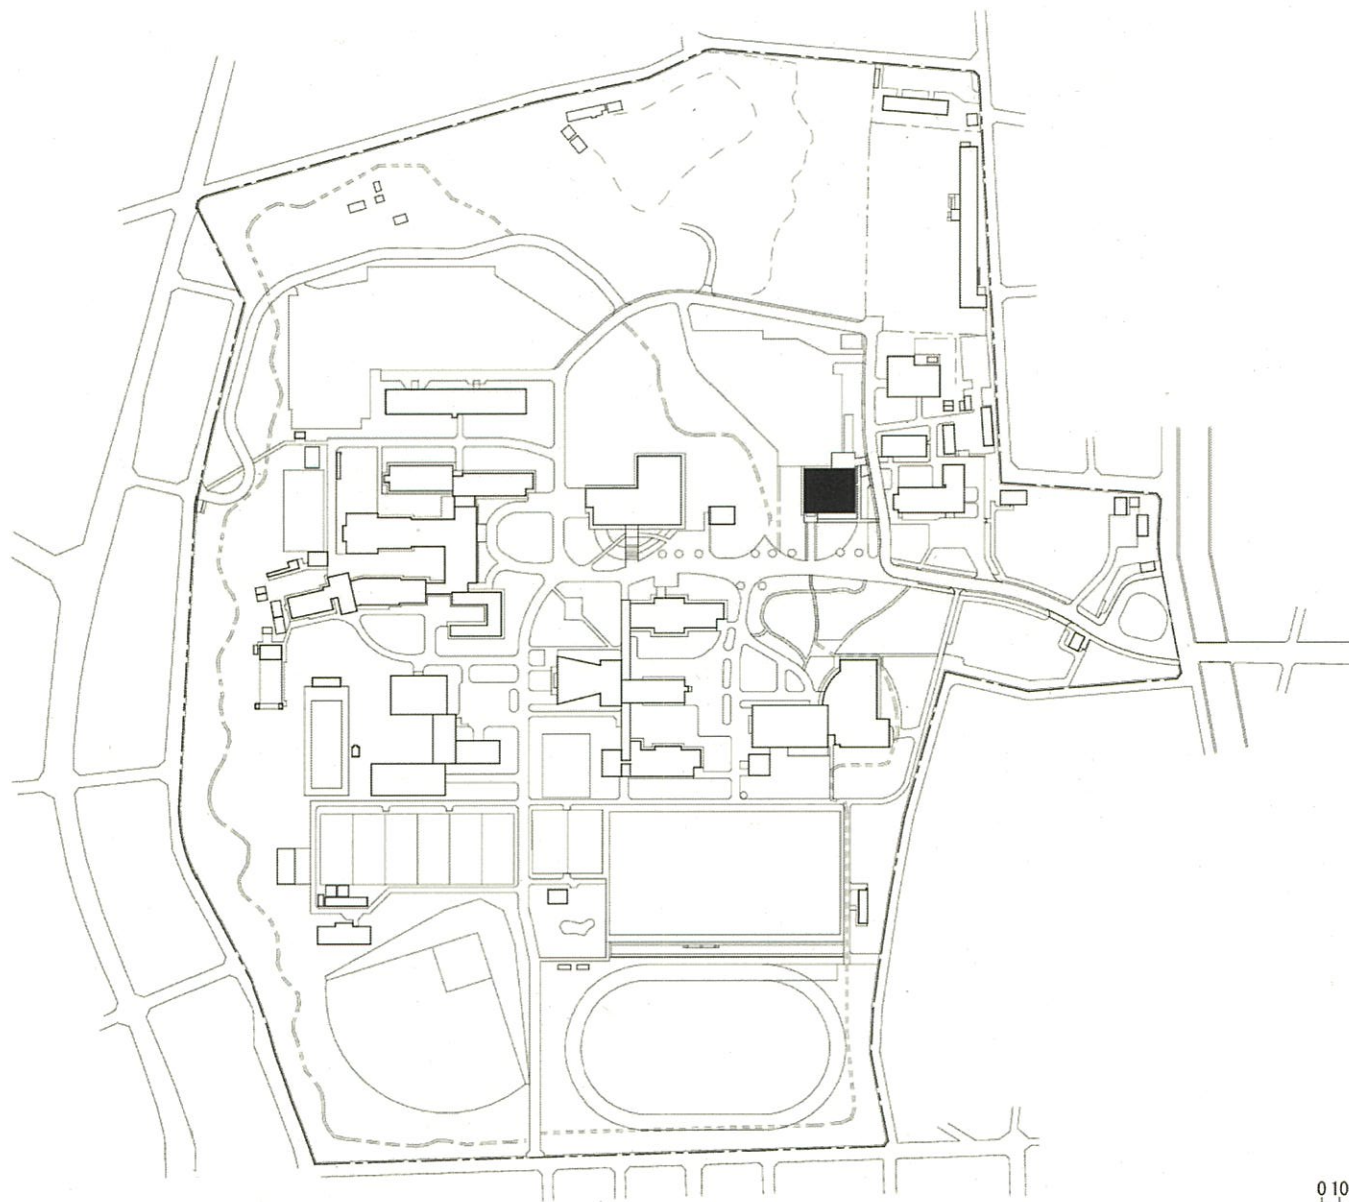


0 10 25 50 100 200M

団地名	004 荒牧	事業名	群馬大学(荒牧)長寿命化促進事業	配置図	1/4000
-----	--------	-----	------------------	-----	--------

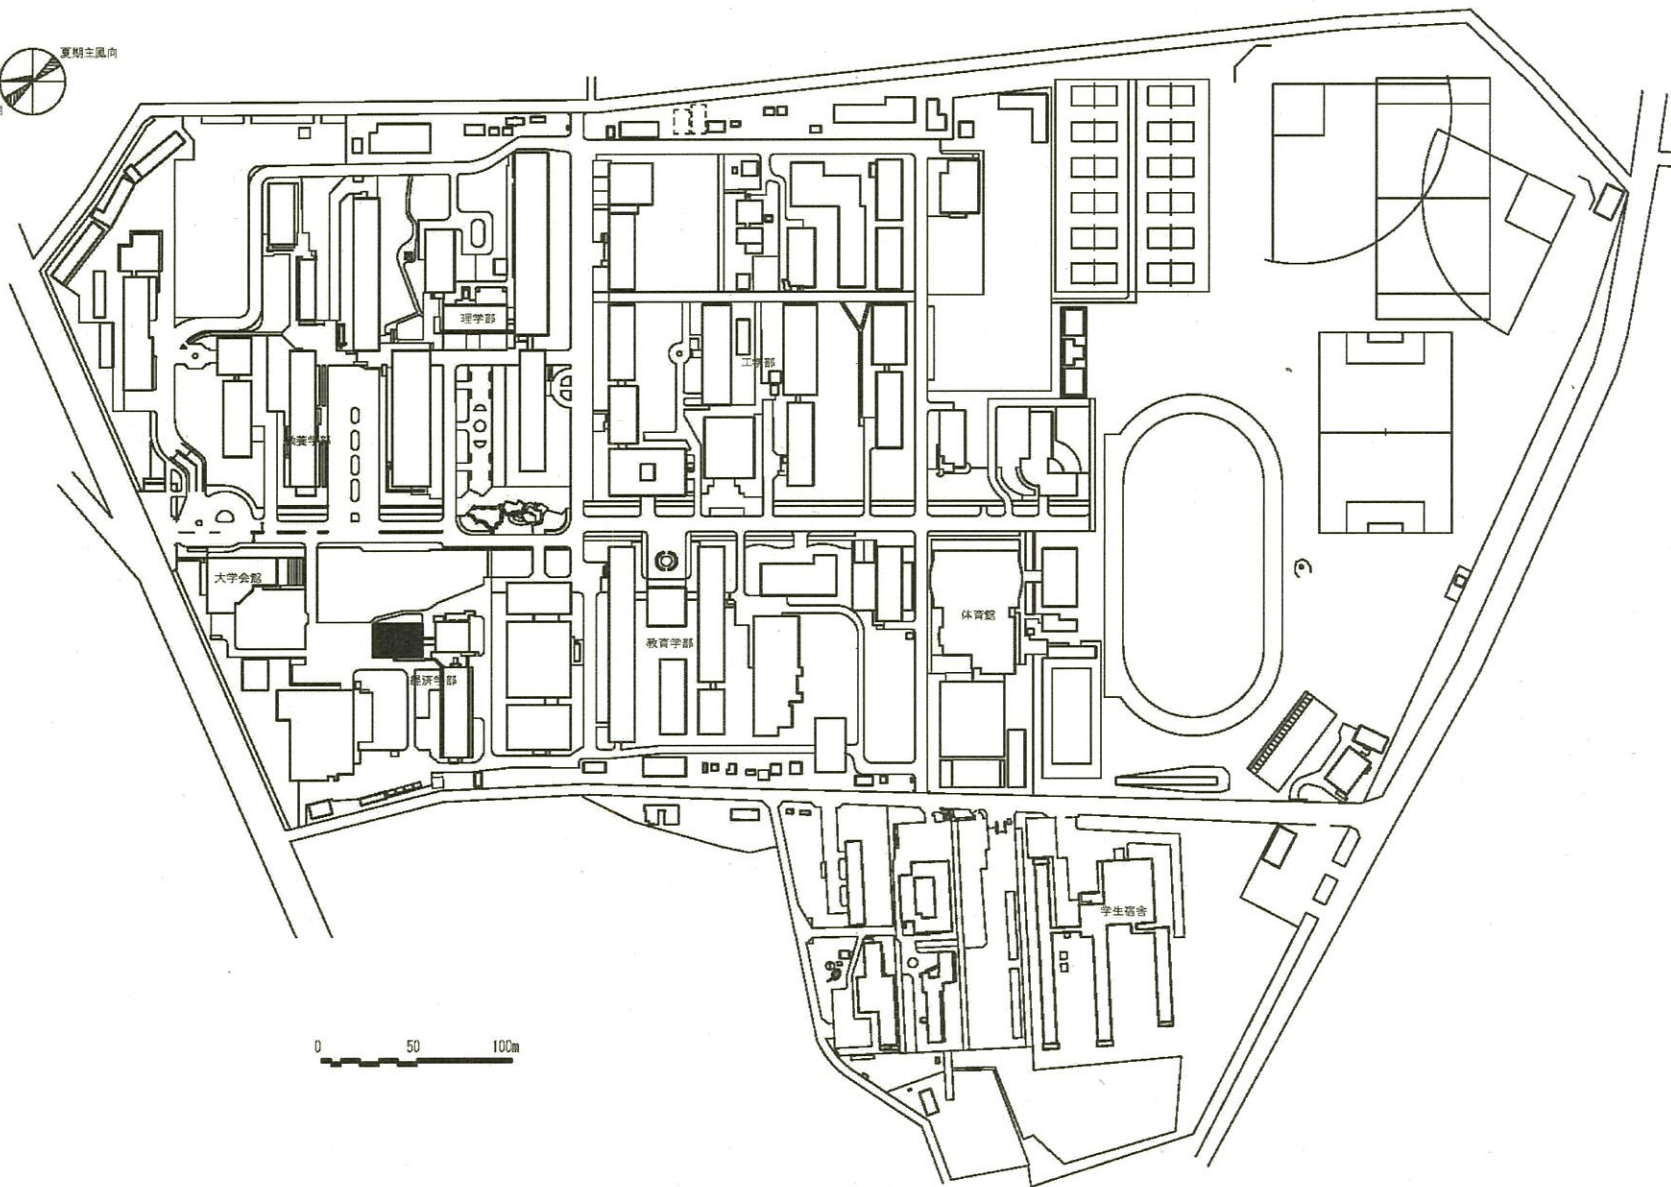


0 50 100m

団地名	001 大久保1	事業名	埼玉大学(大久保)長寿命化促進事業	配置図	1/3500
-----	----------	-----	-------------------	-----	--------

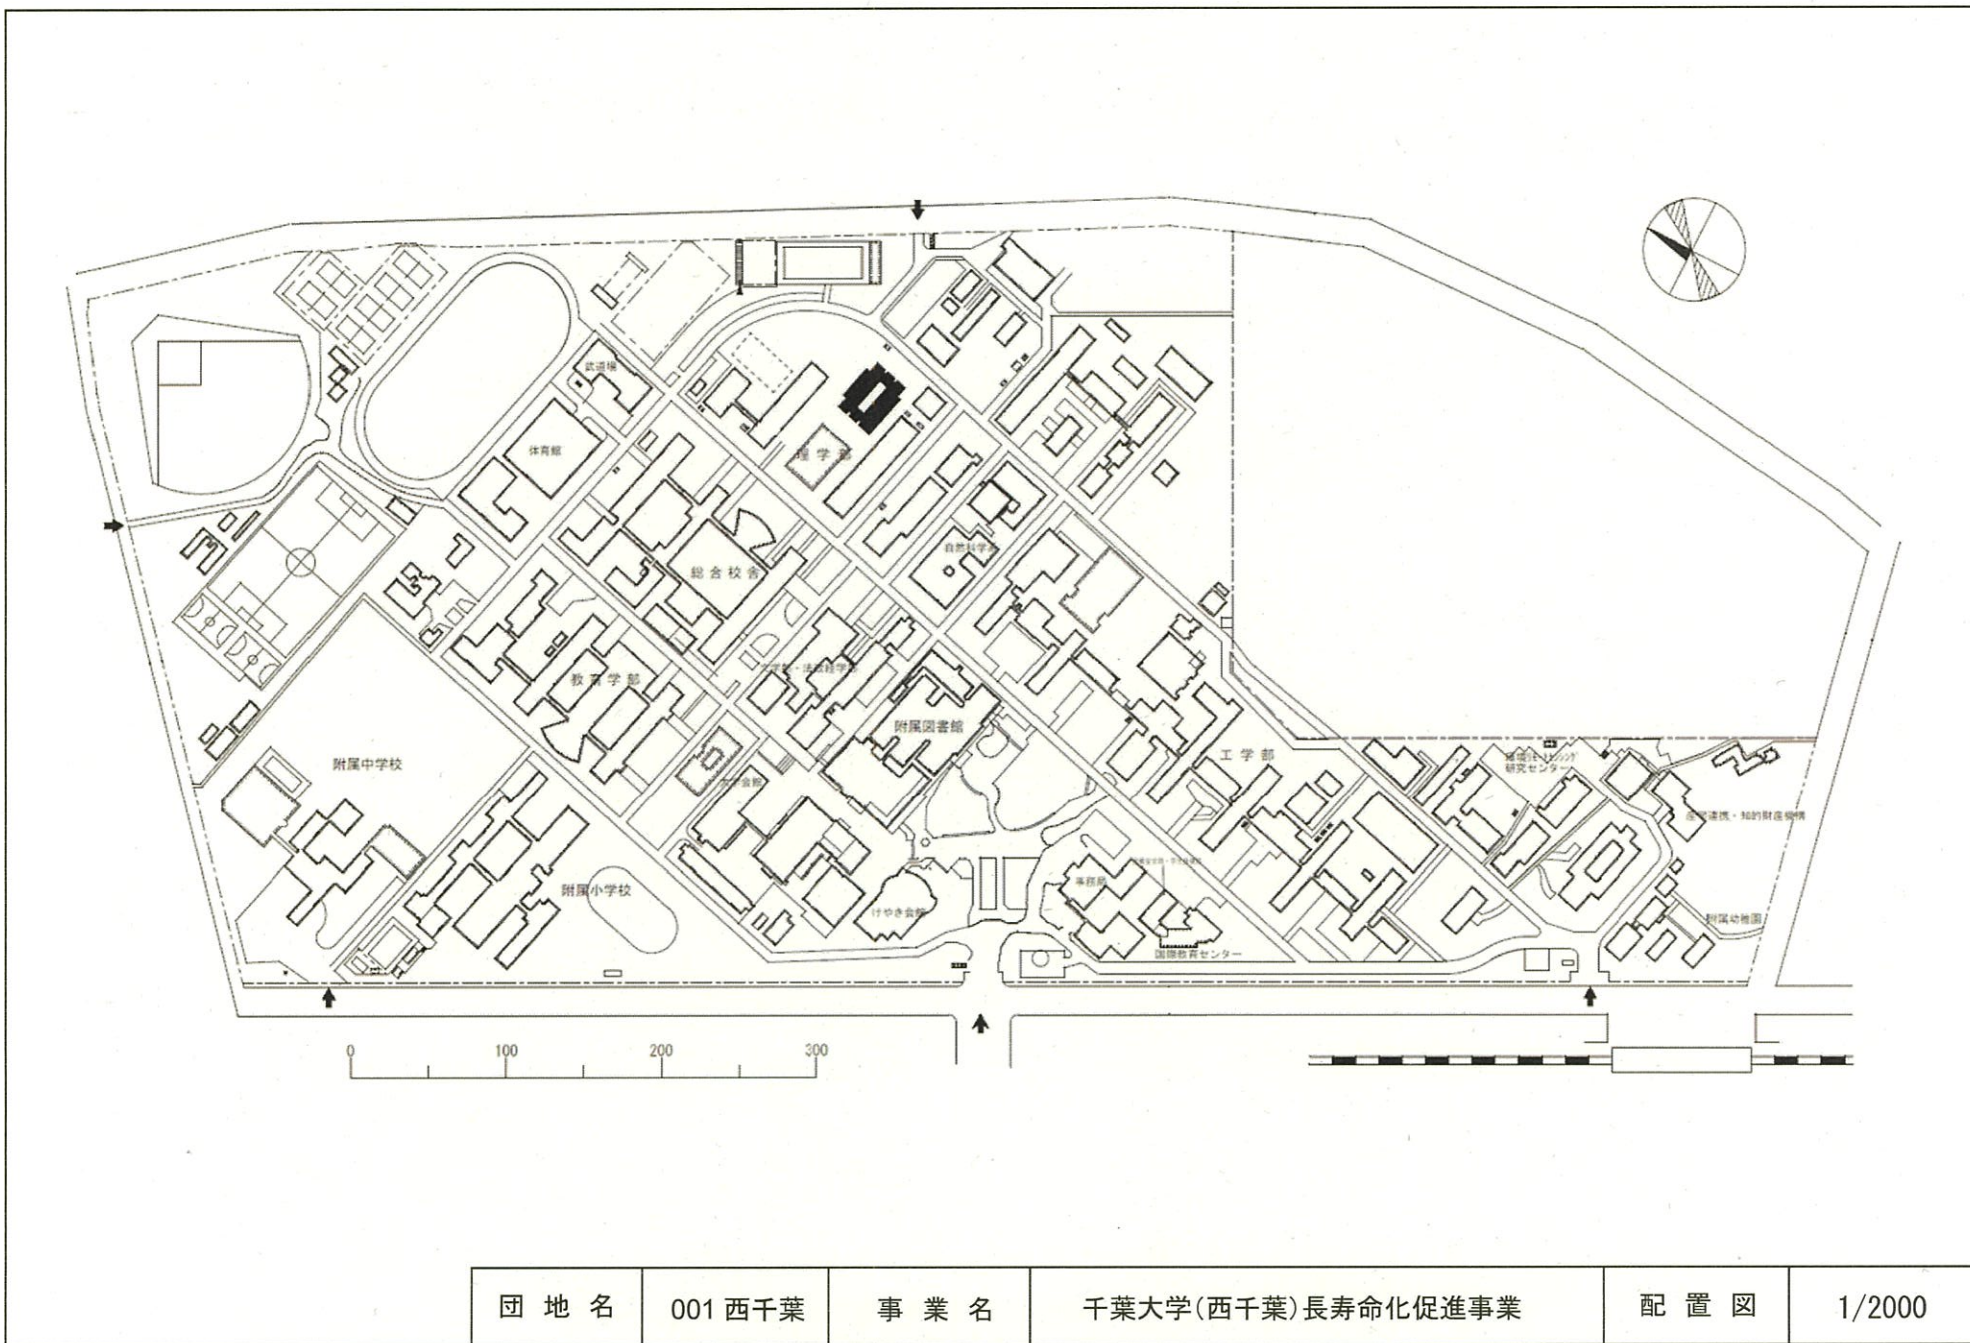


団地名	001 西千葉	事業名	千葉大学(西千葉)長寿命化促進事業	配置図	1/2000
-----	---------	-----	-------------------	-----	--------

配置図

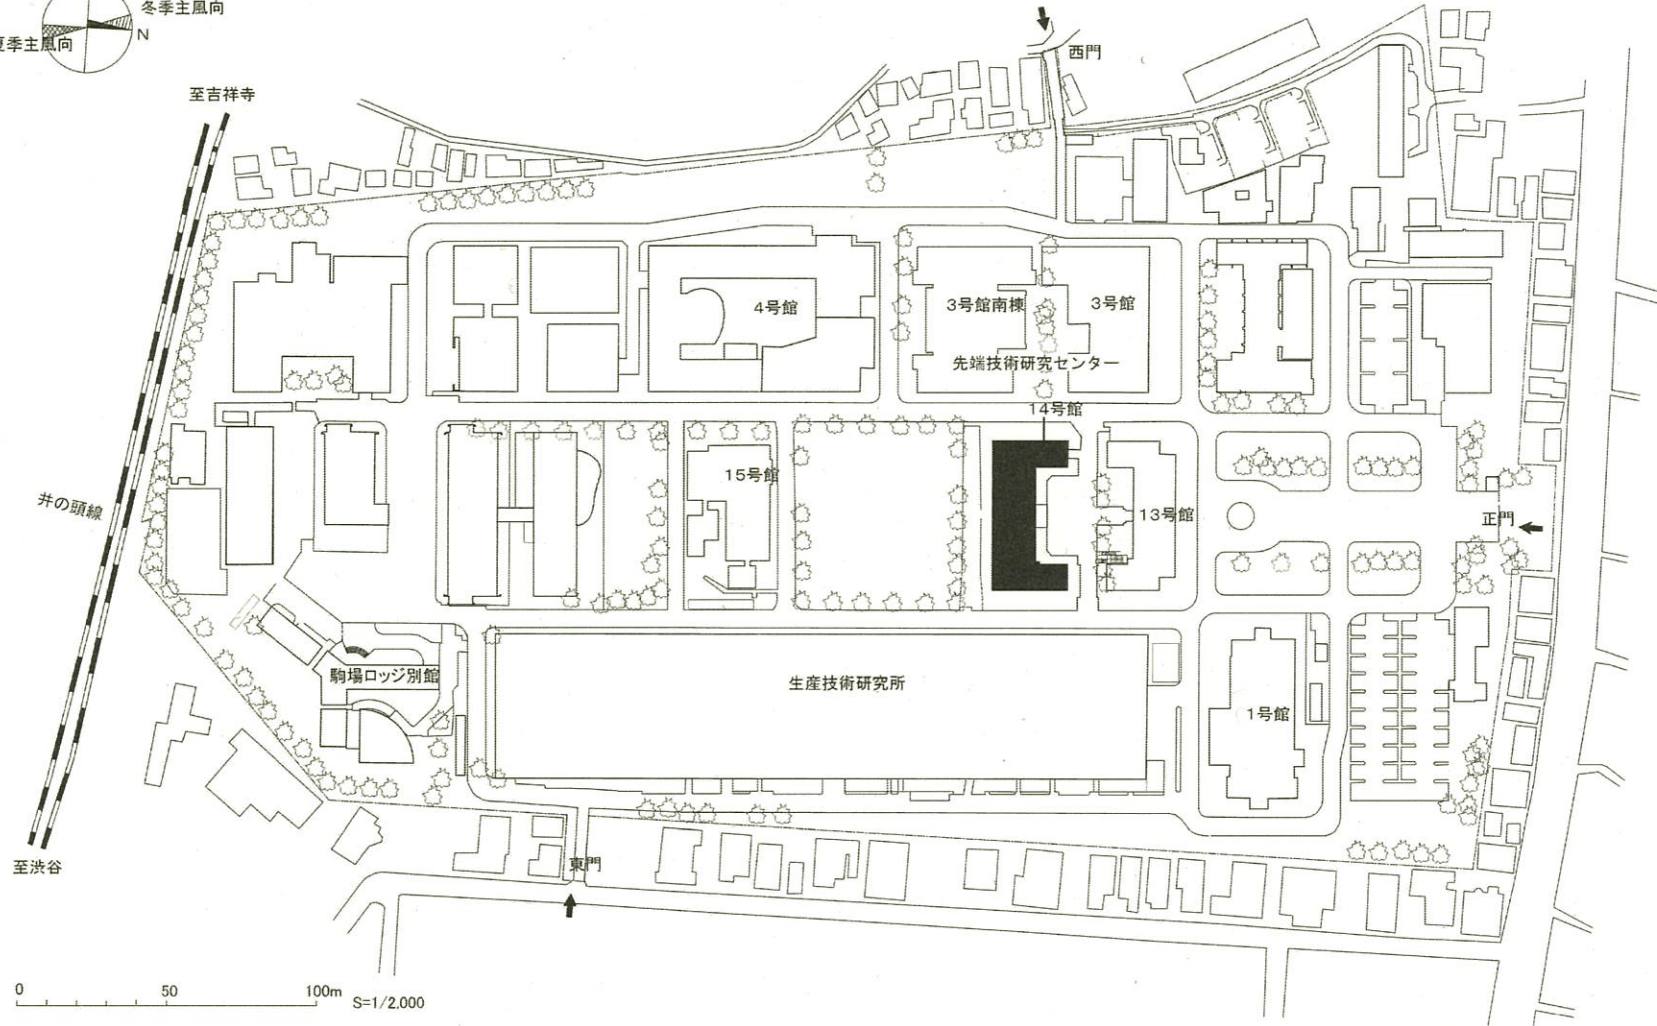

団地名	036 (駒場Ⅱ)	事業名	東京大学(駒場Ⅱ)長寿命化促進事業	配置図	1/2000
-----	-----------	-----	-------------------	-----	--------

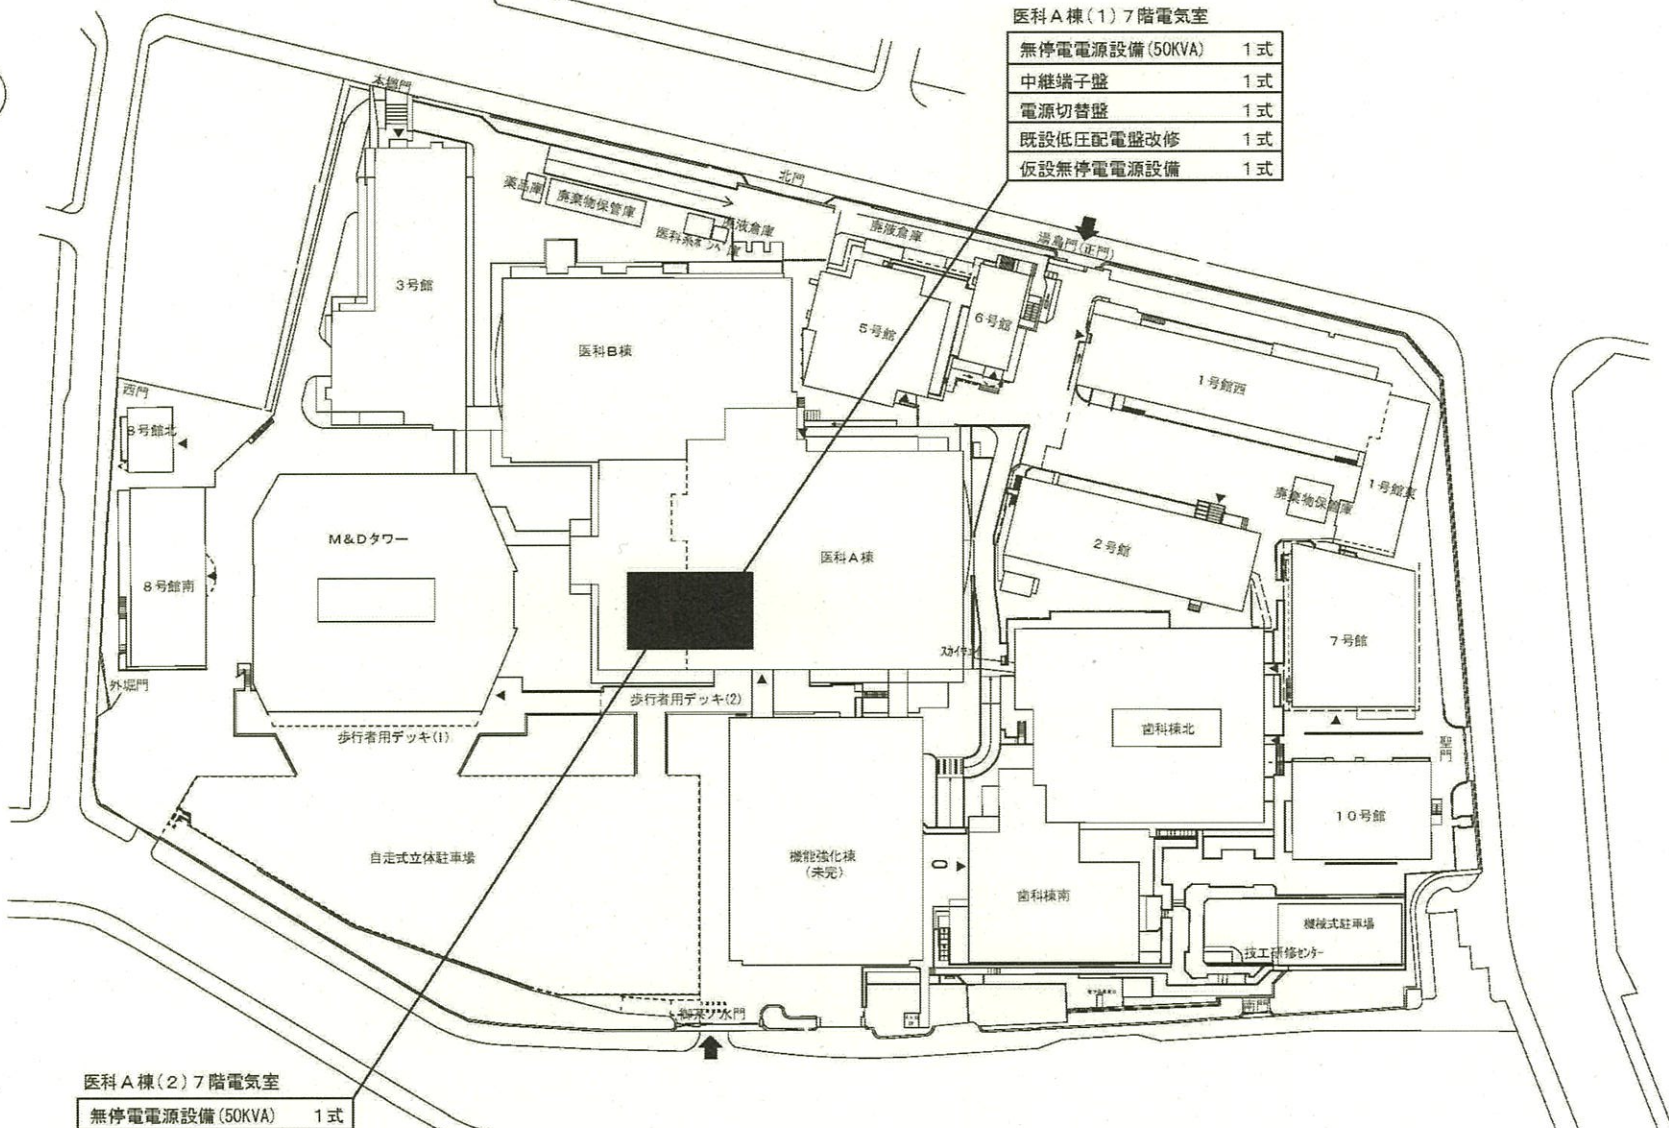


医科A棟(1)7階電気室


無停電電源設備(50KVA)	1式
中継端子盤	1式
電源切替盤	1式
既設低圧配電盤改修	1式
仮設無停電電源設備	1式

医科A棟(2)7階電気室


無停電電源設備(50KVA)	1式
中継端子盤	1式
仮設無停電電源設備	1式
直流電源設備(200Ah)	1式

 


団地名	001 湯島	事業名	東京医科歯科大学(医病)ライフライン再生(無停電電源設備等)	配置図	1/1,600
-----	--------	-----	--------------------------------	-----	---------

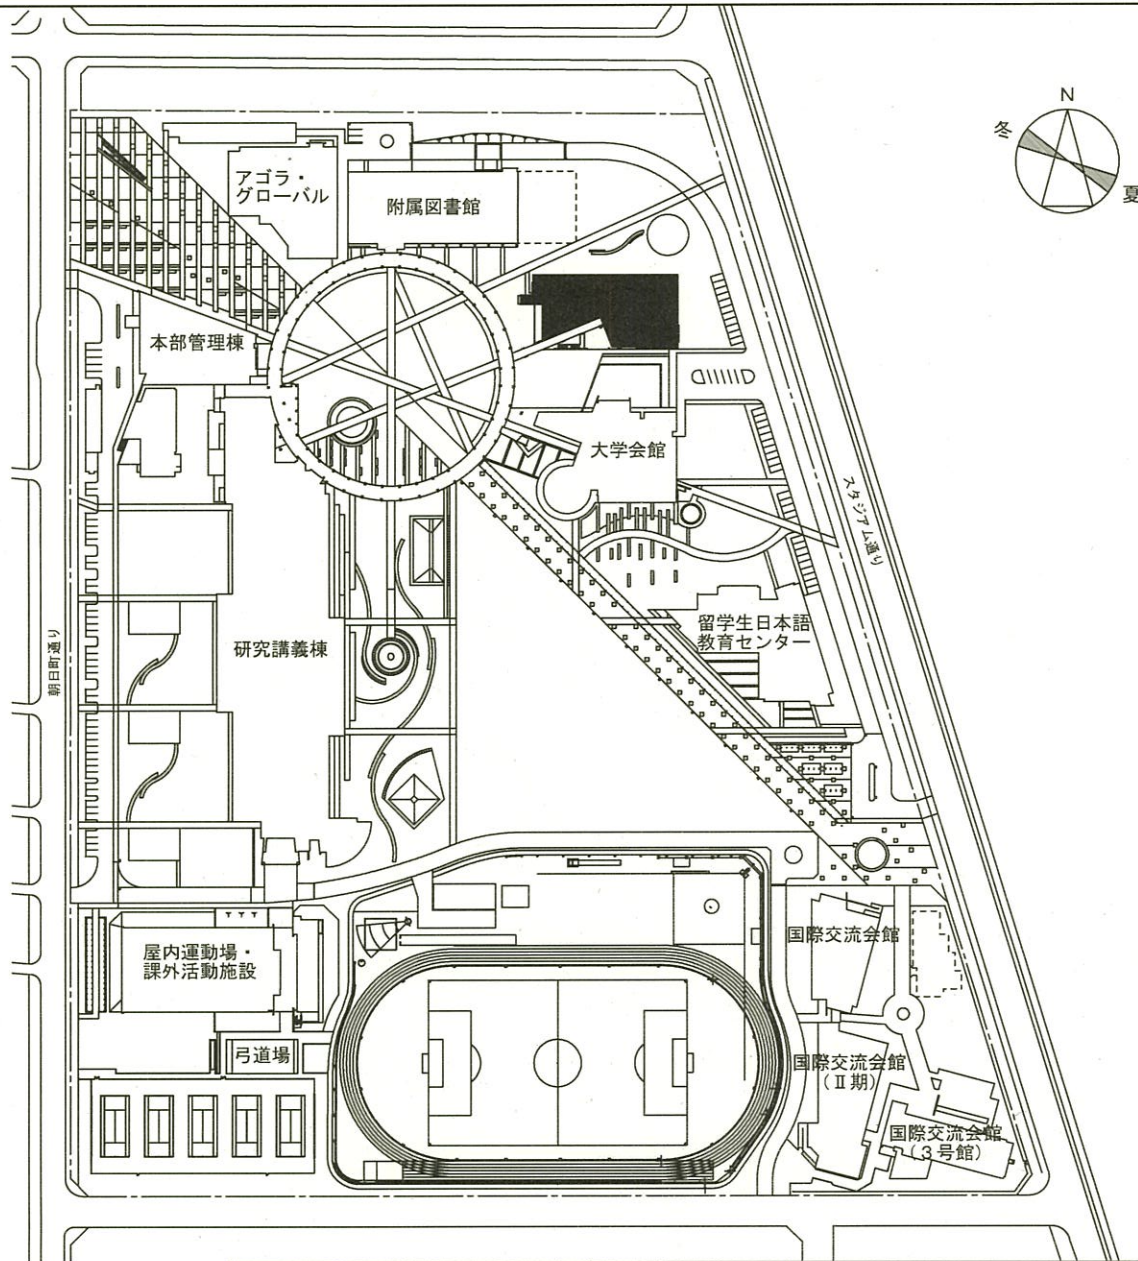


団地名	010 府中	事業名	東京外国語大学(府中)長寿命化促進事業	配置図	1/3000
-----	--------	-----	---------------------	-----	--------

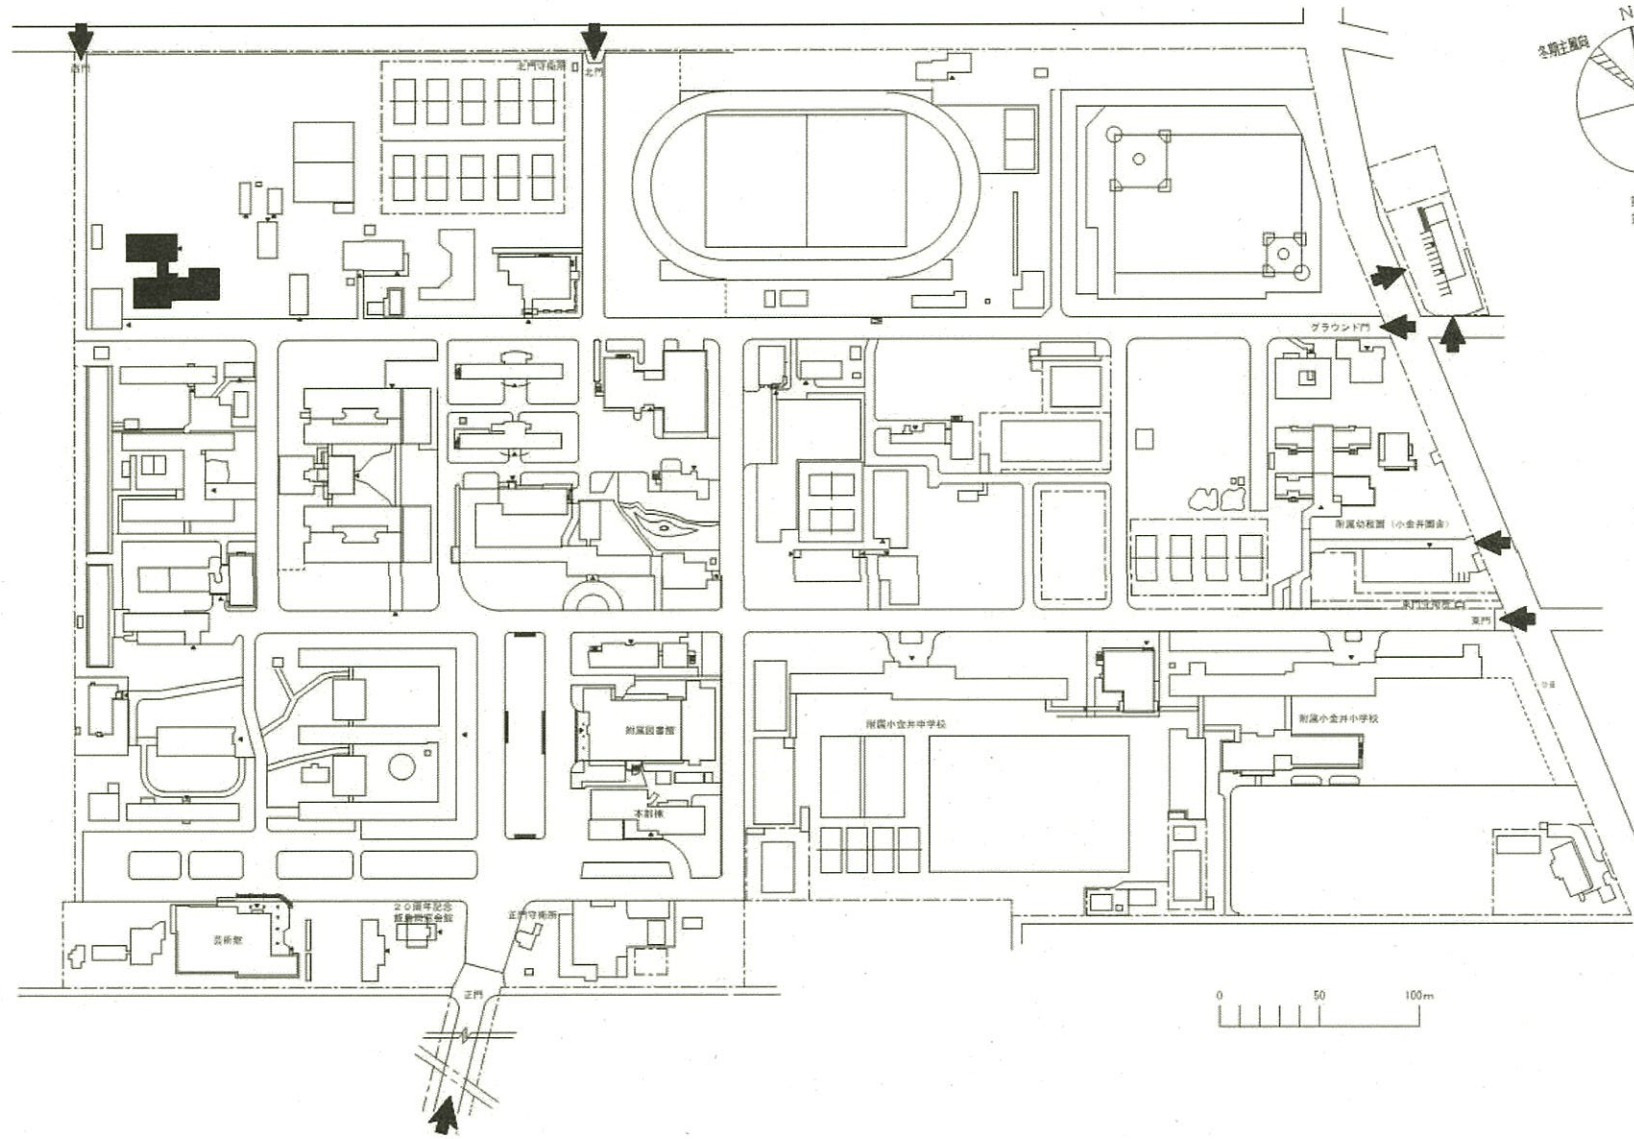


団地名	001 小金井	事業名	東京学芸大学(小金井)長寿命化促進事業	配置図	1/4000
-----	---------	-----	---------------------	-----	--------

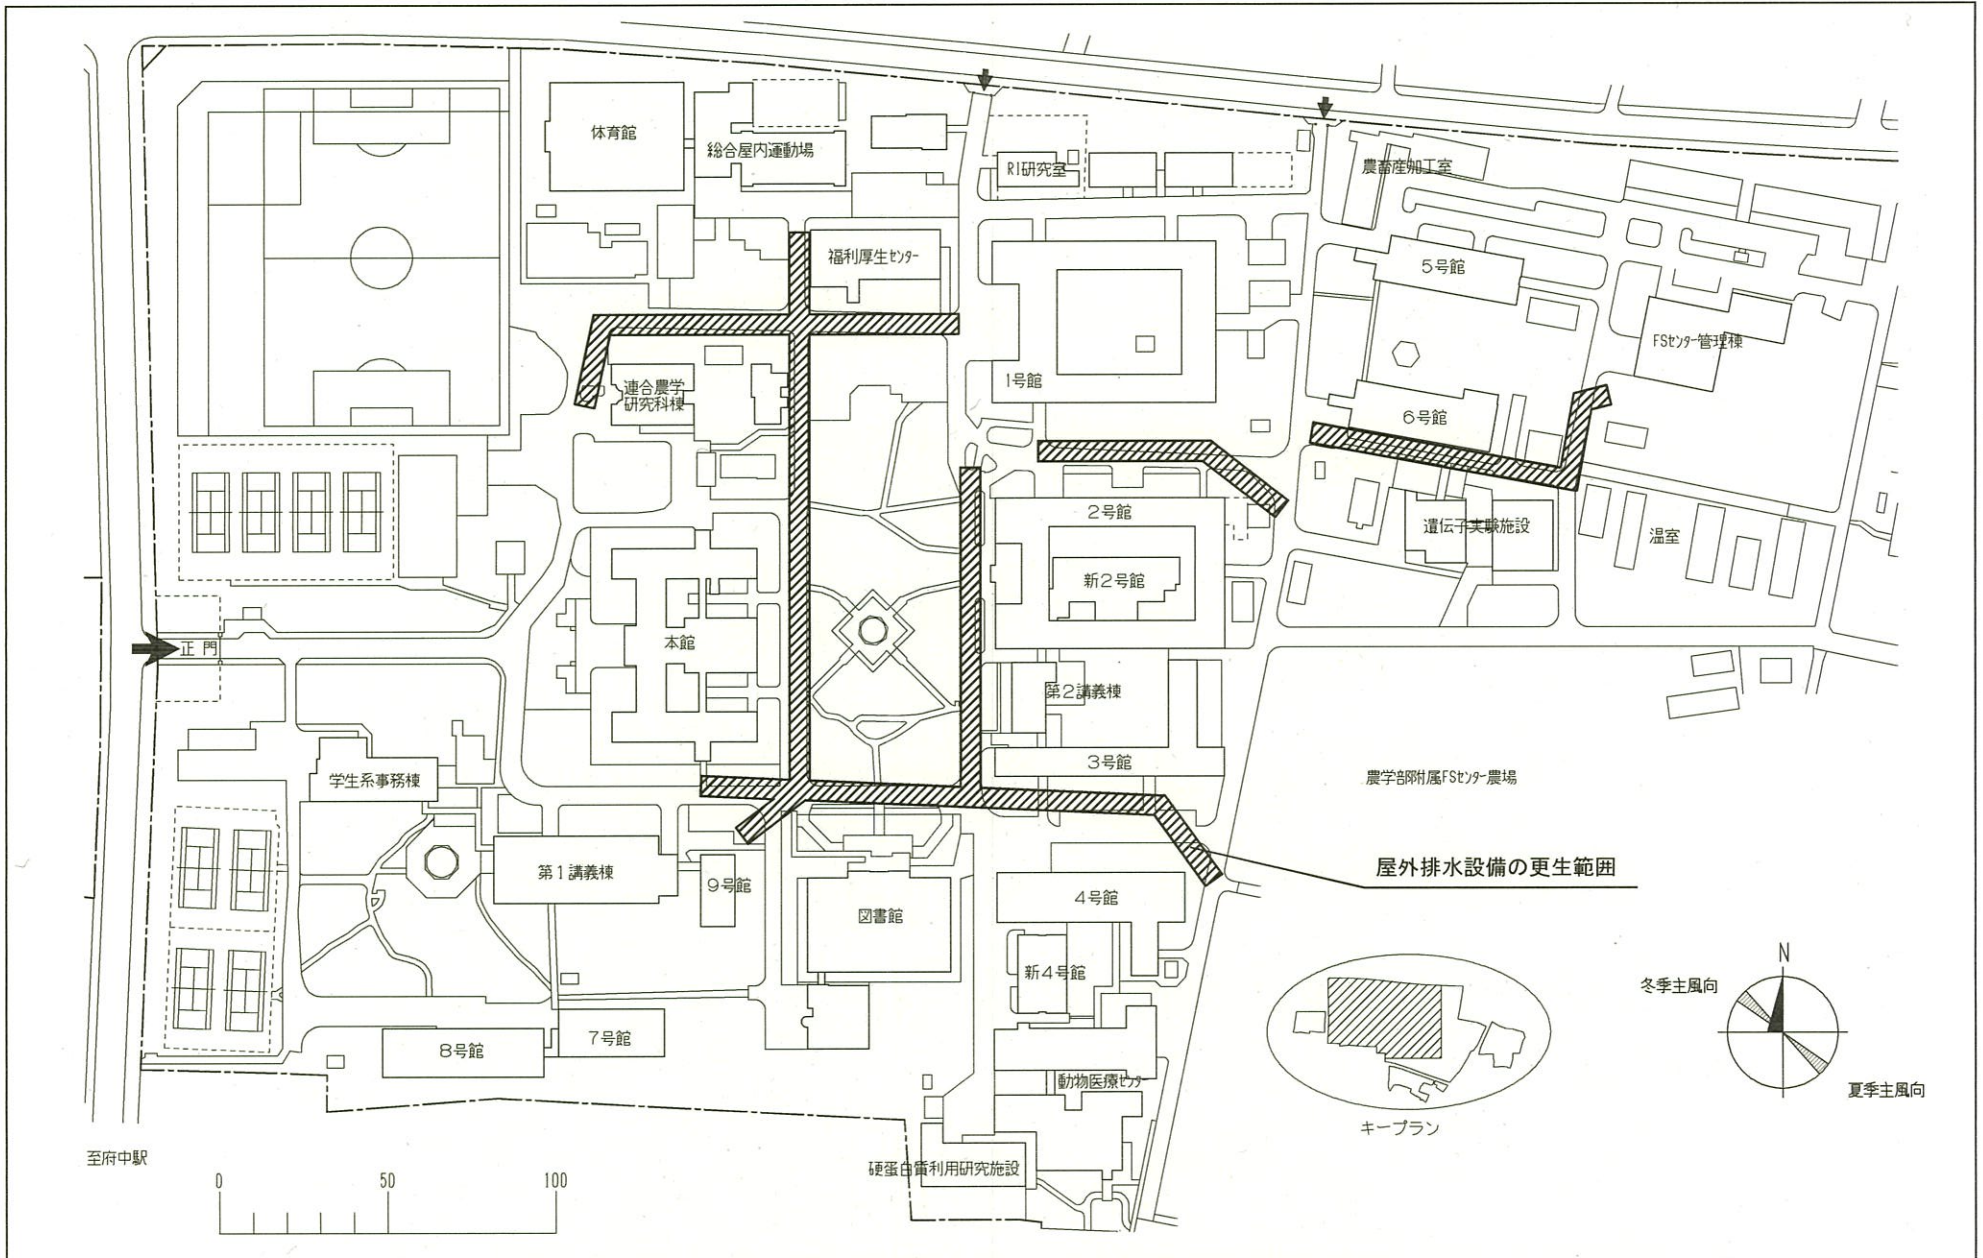


団地名	002 府中幸町	事業名	東京農工大学(府中幸町) ライフライン再生(給排水設備)	配置図	1/2000
-----	----------	-----	---------------------------------	-----	--------

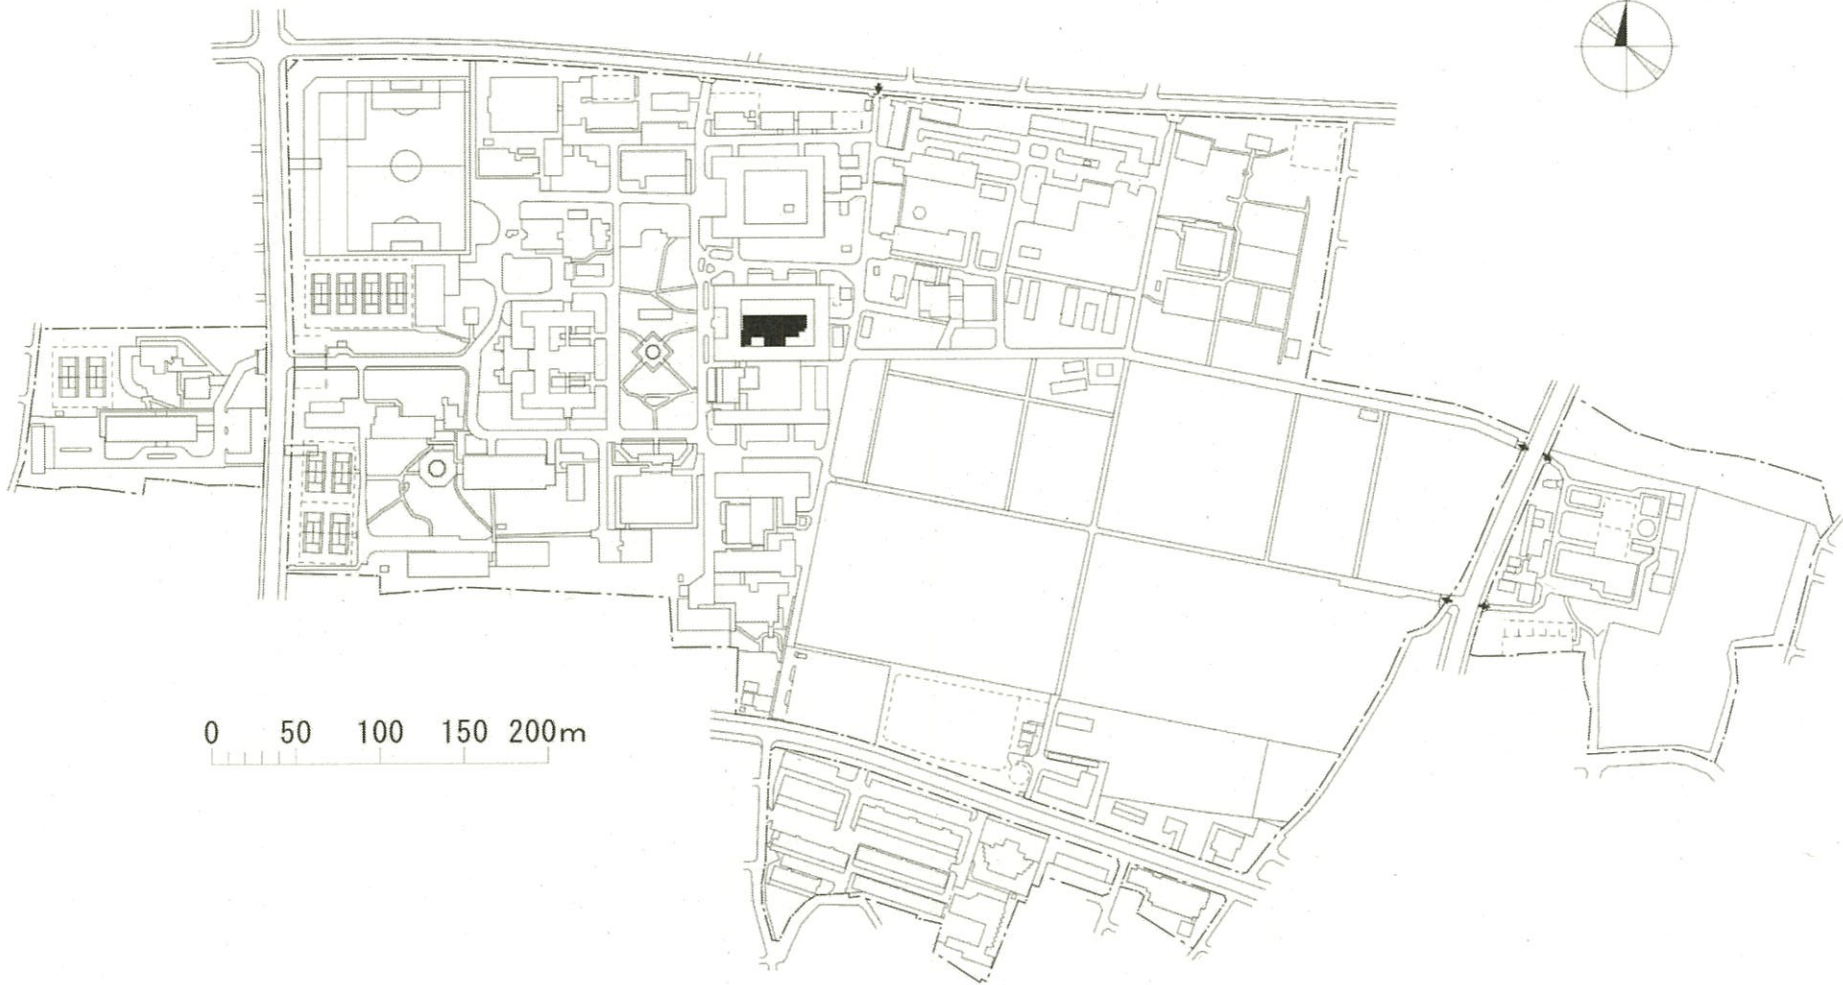


団地名	002 府中幸町	事業名	東京農工大学(府中幸町)長寿命化促進事業	配置図	1/4000
-----	----------	-----	----------------------	-----	--------

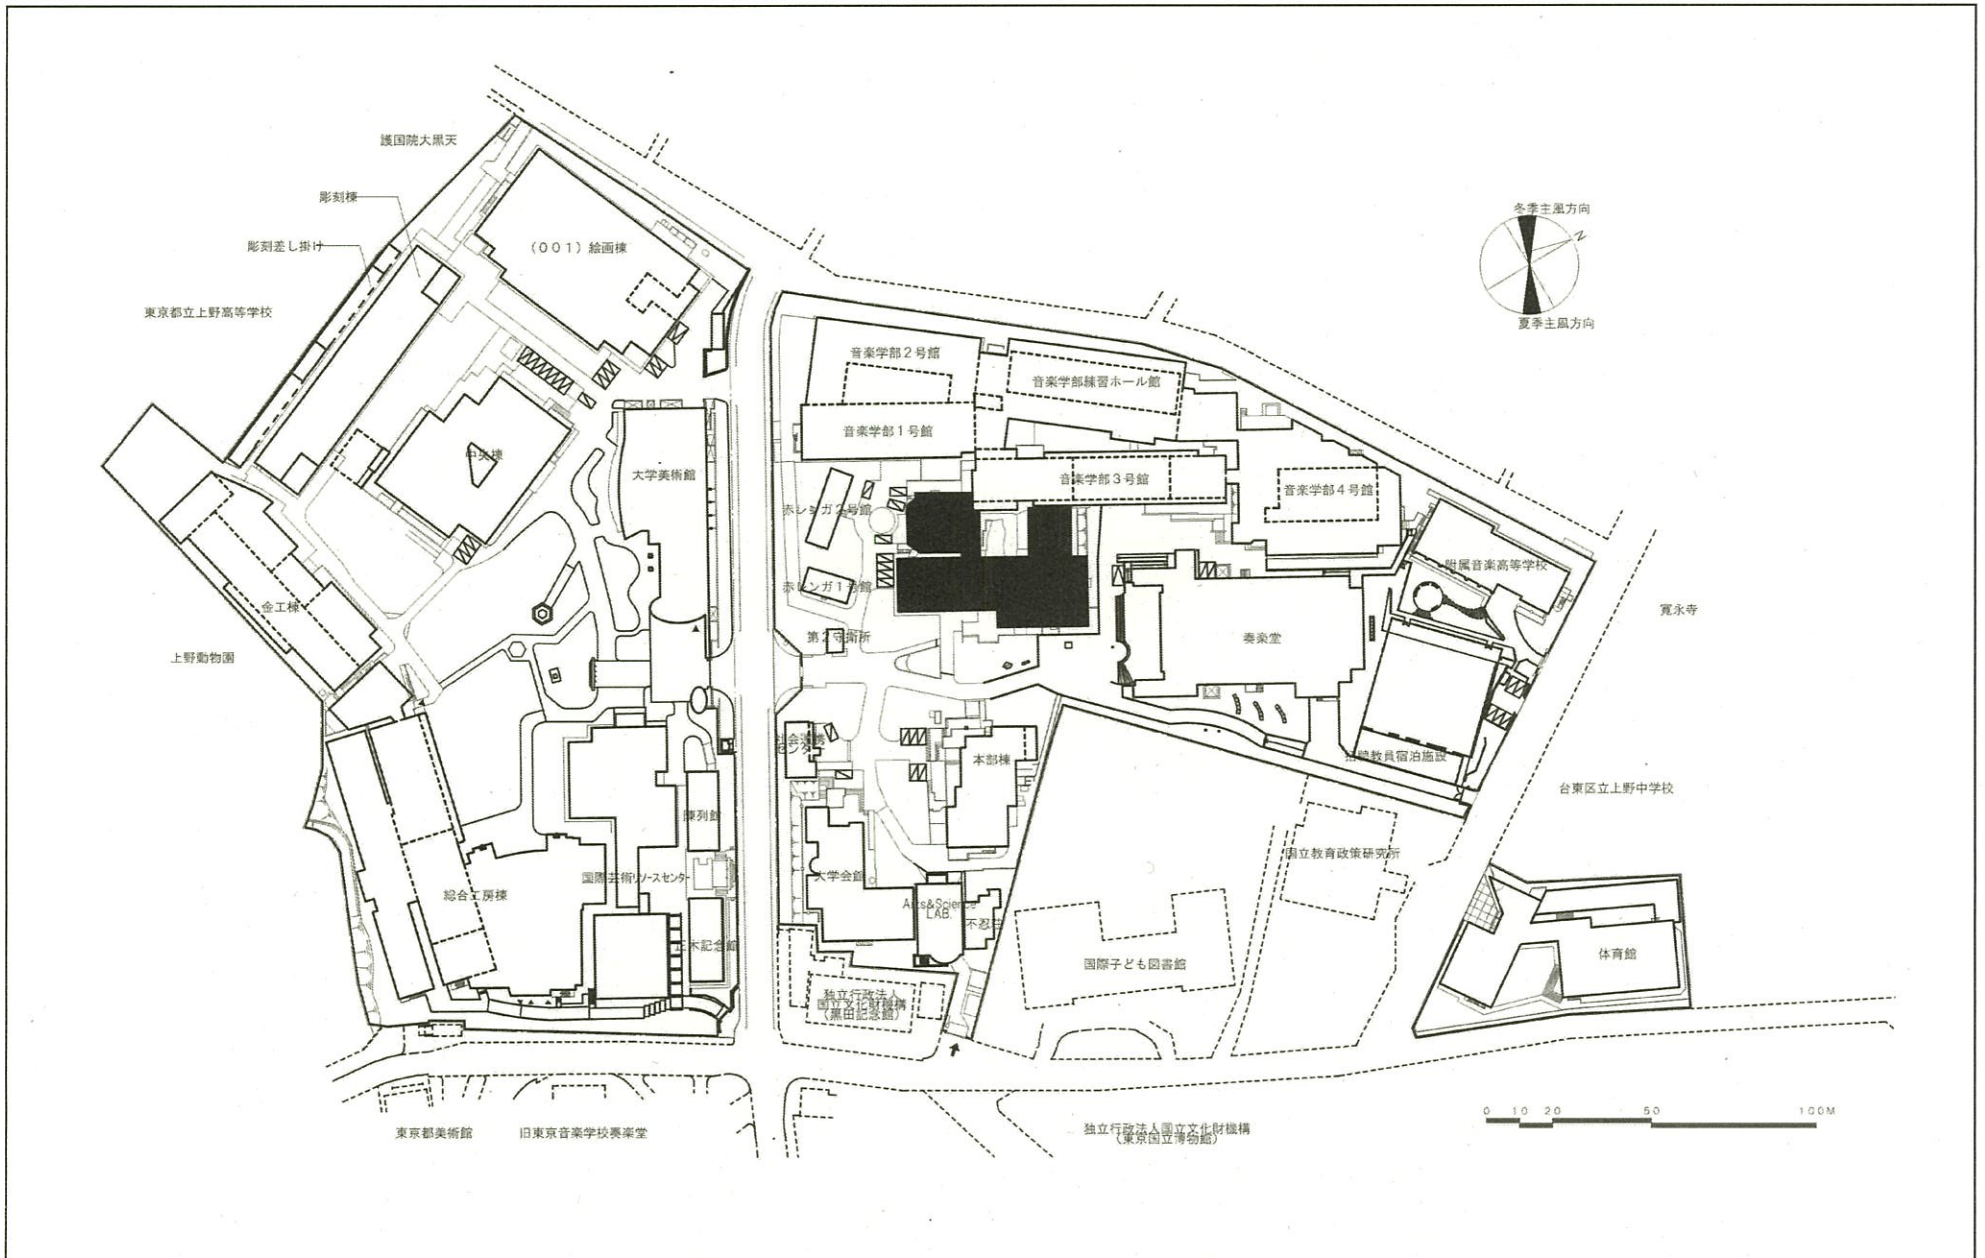


団地名	001 上野	事業名	東京芸術大学(上野)長寿命化促進事業 (東京国立博物館)	配置図	1/1500
-----	--------	-----	---------------------------------	-----	--------

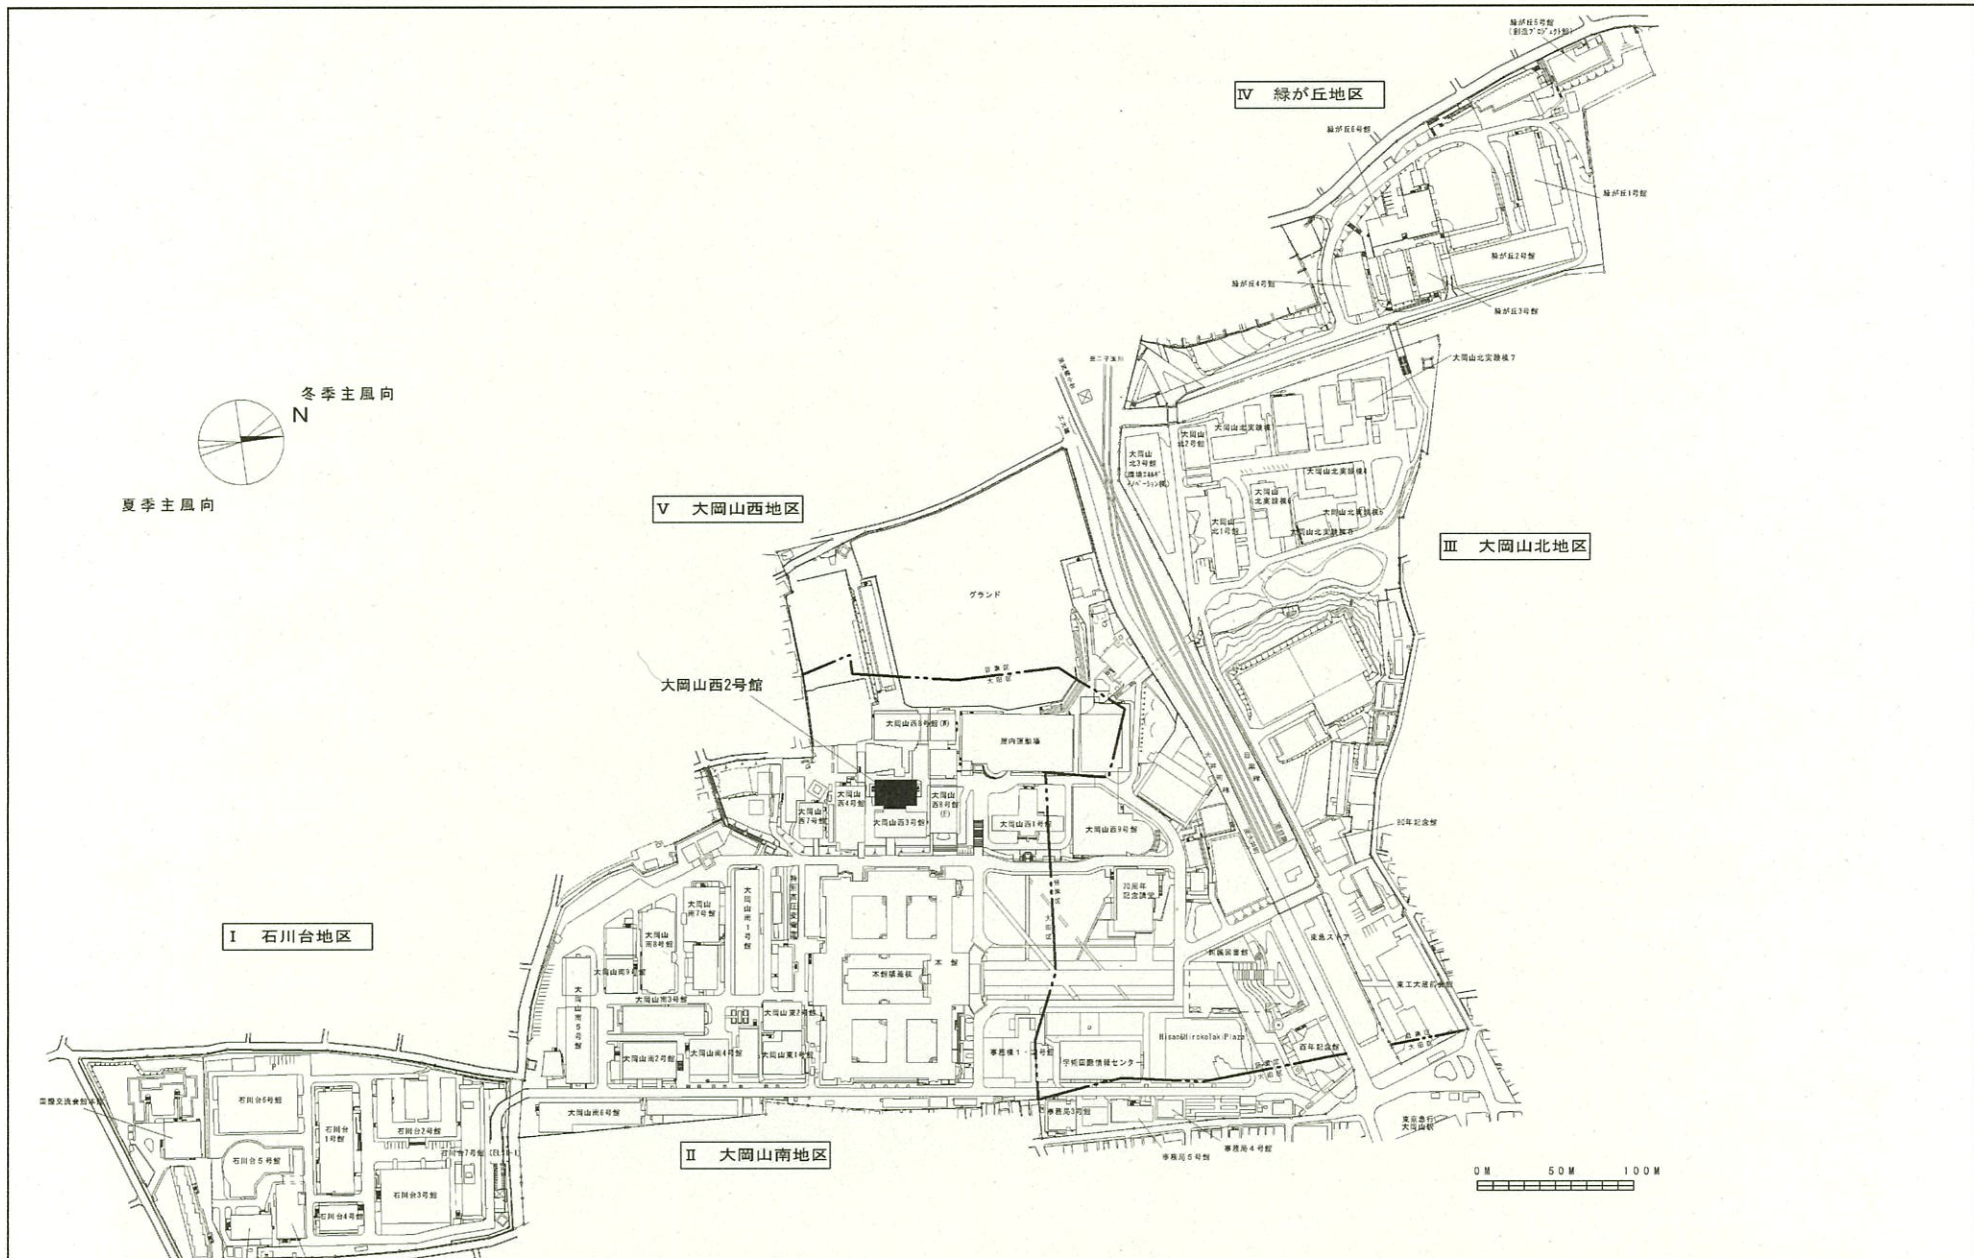


団地名	001 大岡山	事業名	東京工業大学(大岡山)長寿命化促進事業	配置図	1/4500
-----	---------	-----	---------------------	-----	--------

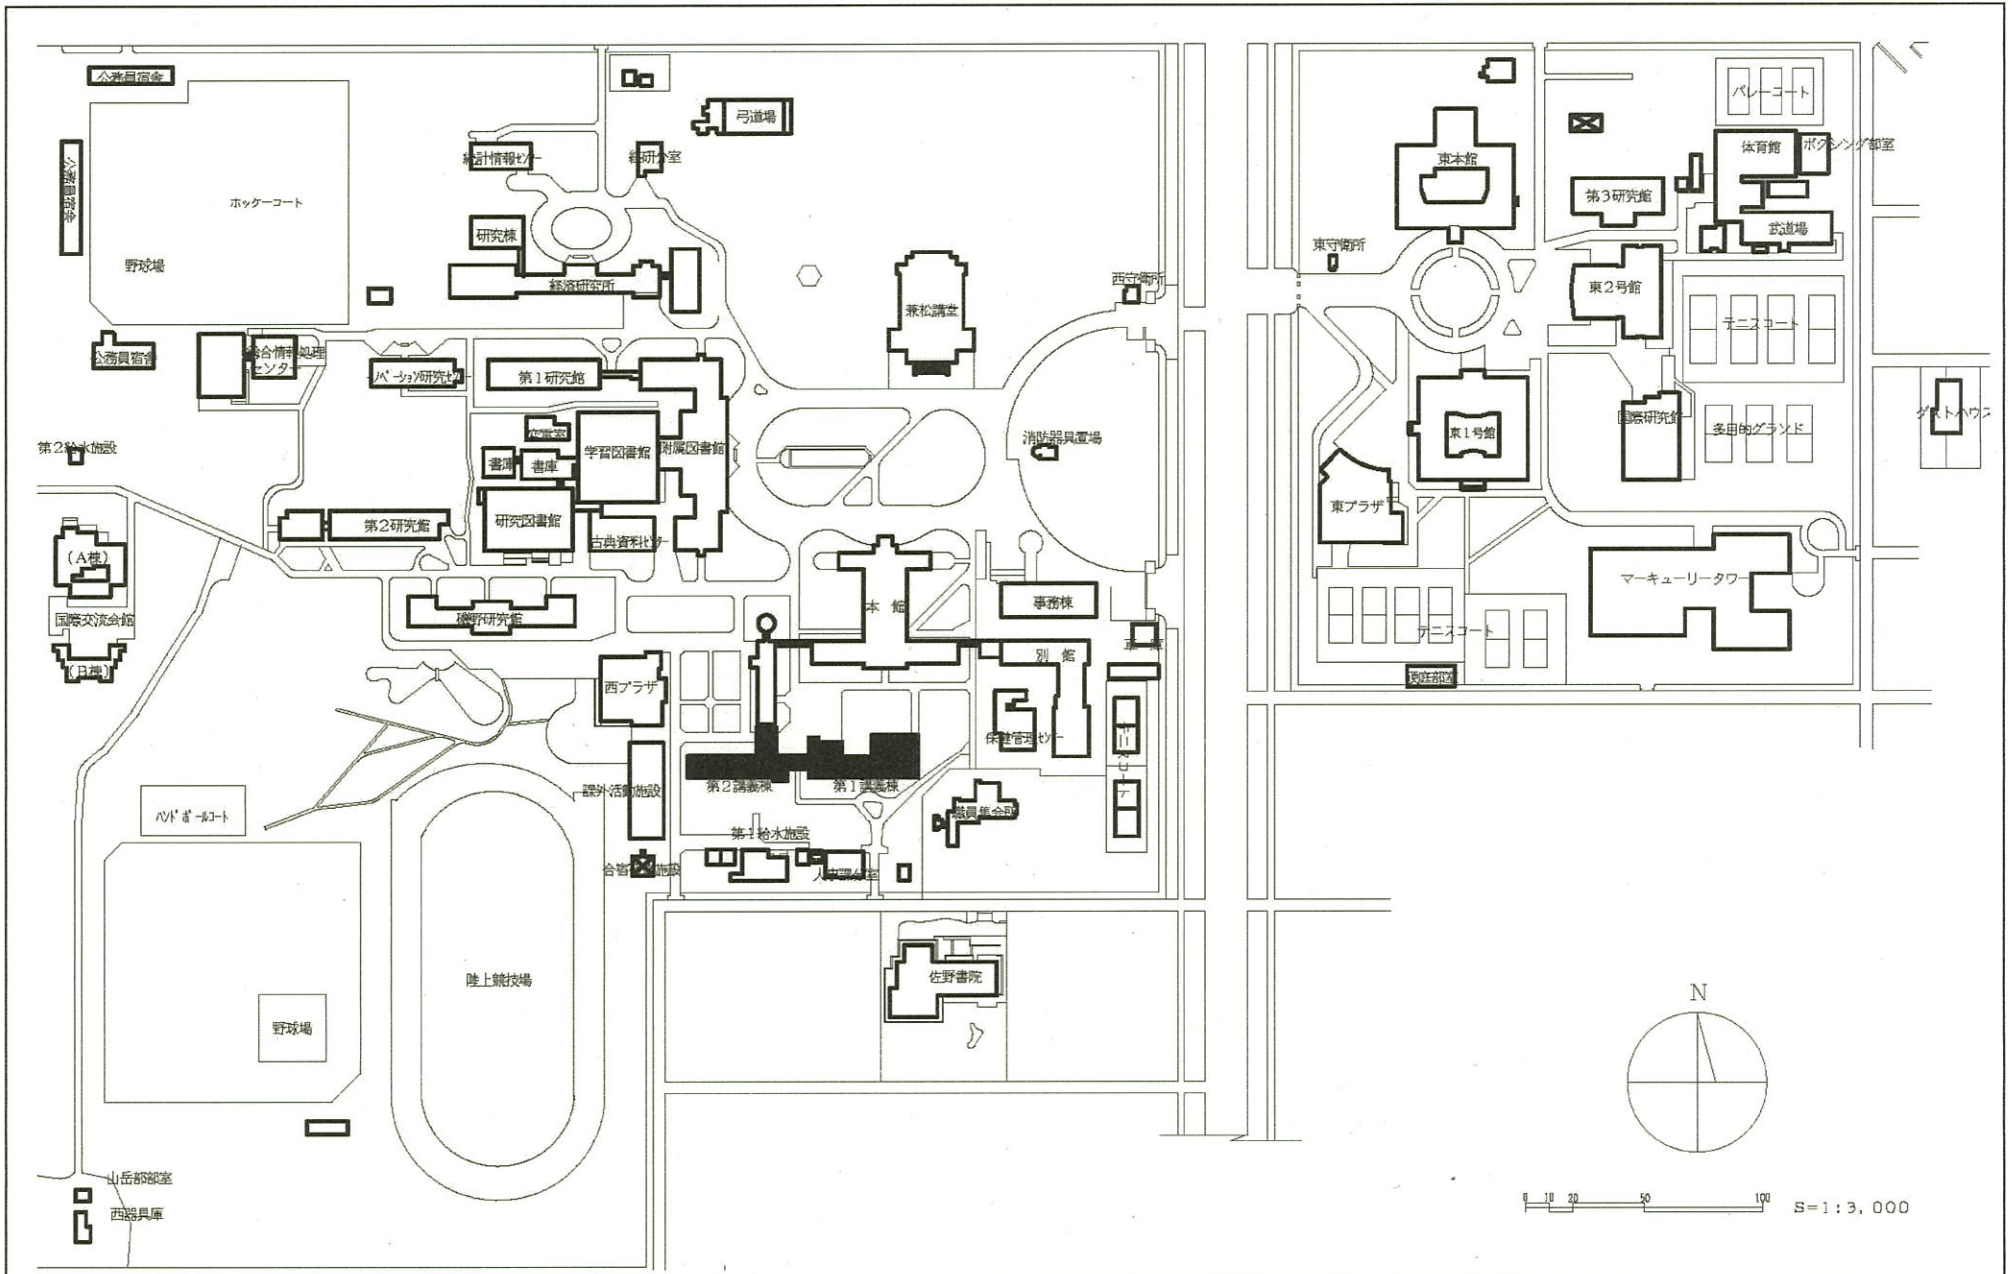



団地名	001 国立	事業名	一橋大学(国立)長寿命化促進事業	配置図	1/3,000
-----	--------	-----	------------------	-----	---------

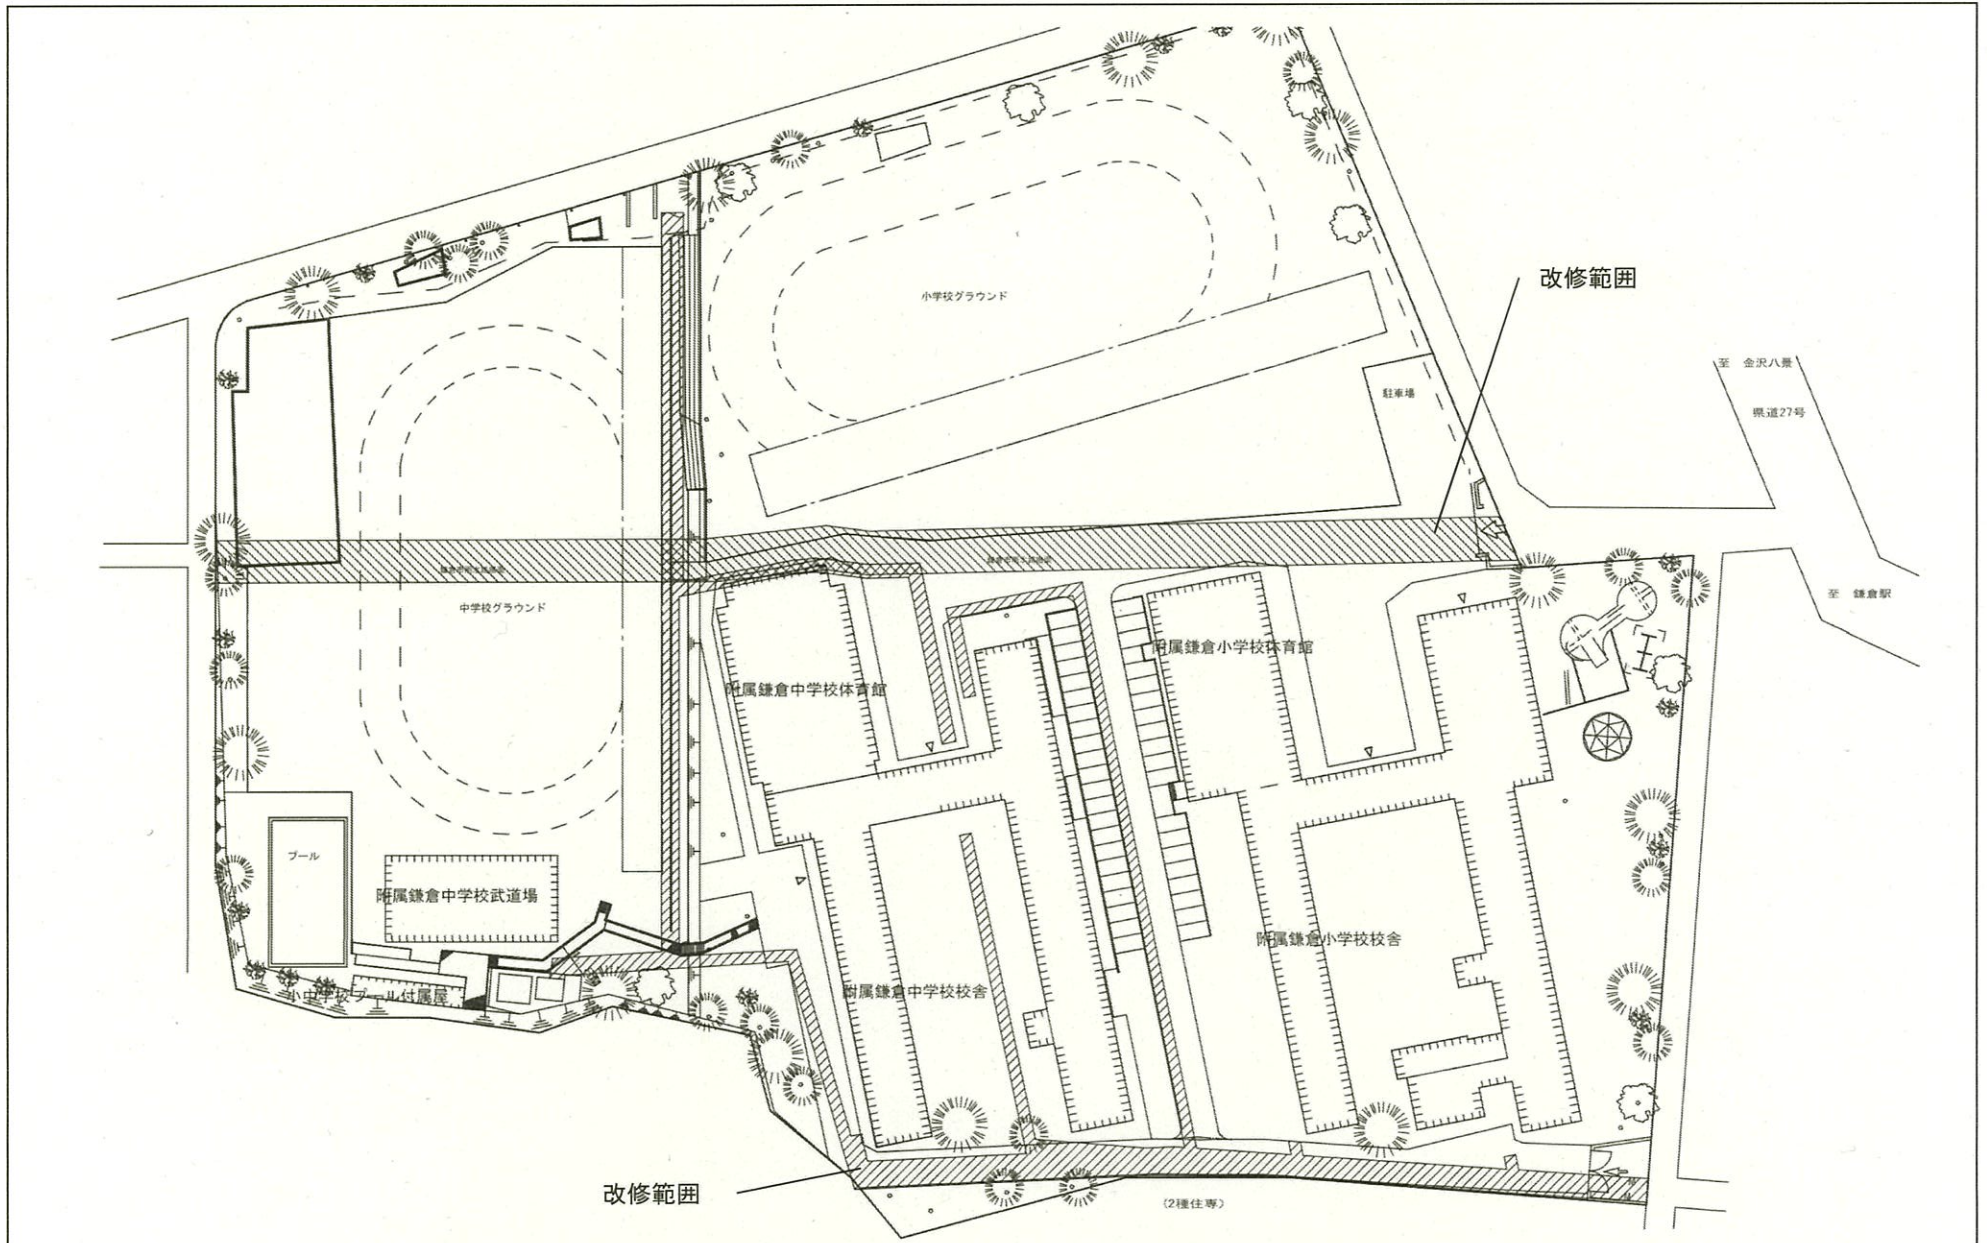


団地名	003 鎌倉	事業名	横浜国立大学(鎌倉)基幹・環境整備(排水設備)	配置図	1/1500
-----	--------	-----	-------------------------	-----	--------

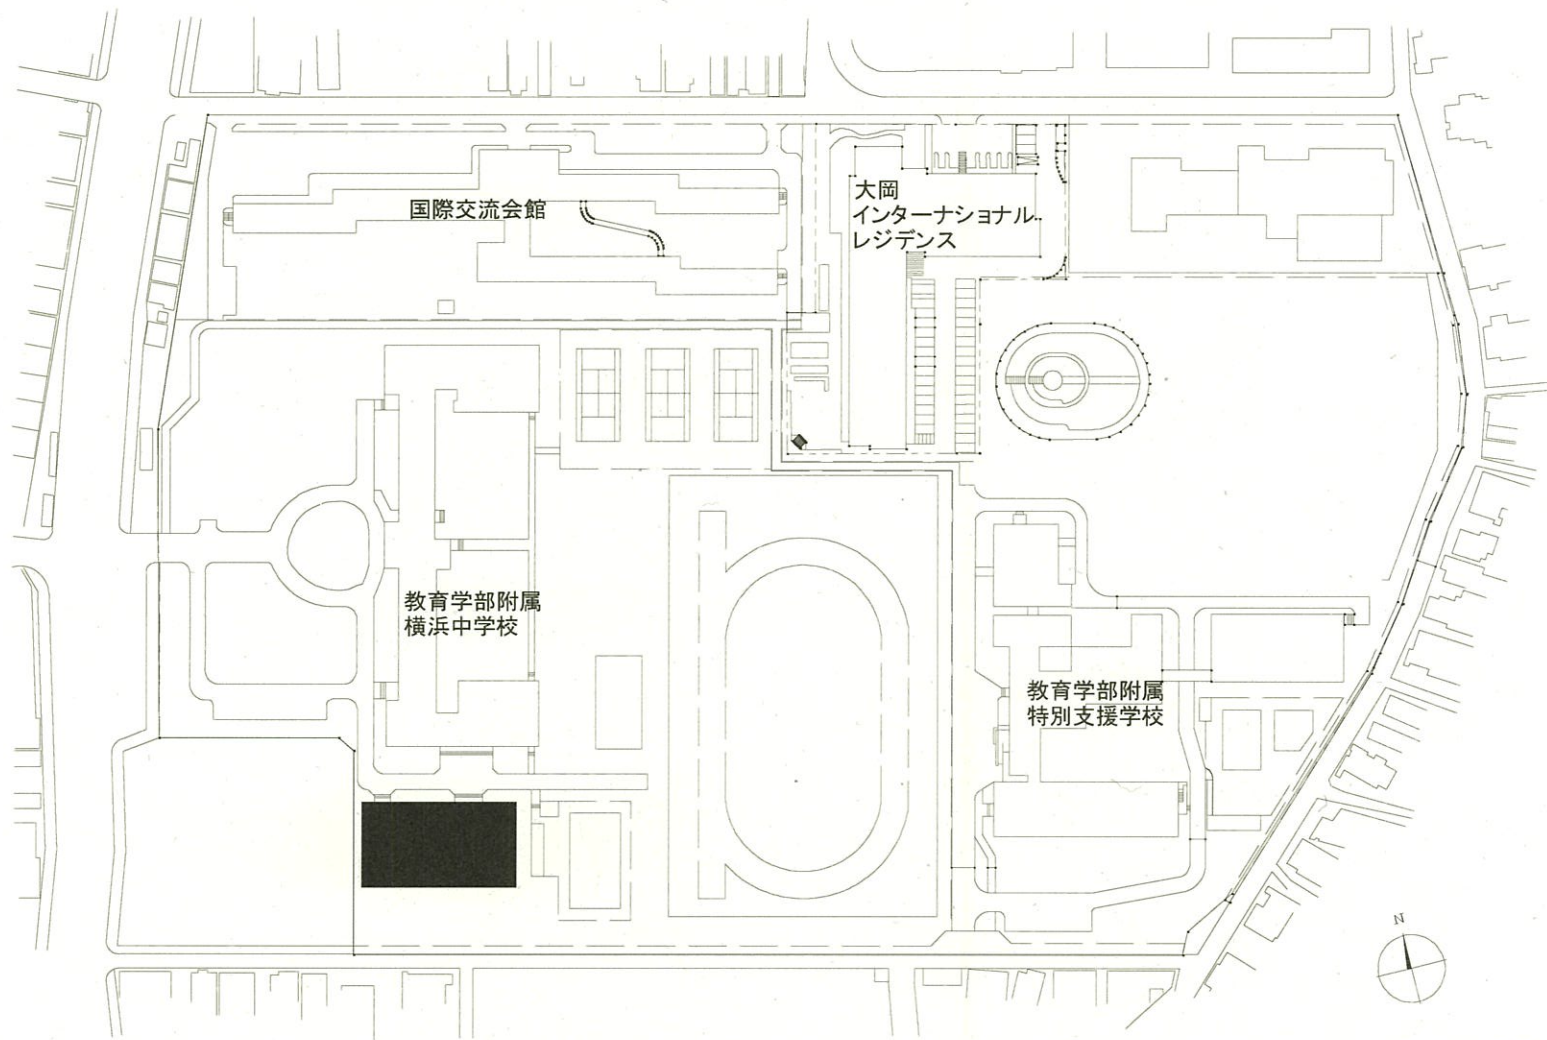


団地名	012 大岡	事業名	横浜国立大学(大岡)長寿命化促進事業	配置図	1/2000
-----	--------	-----	--------------------	-----	--------

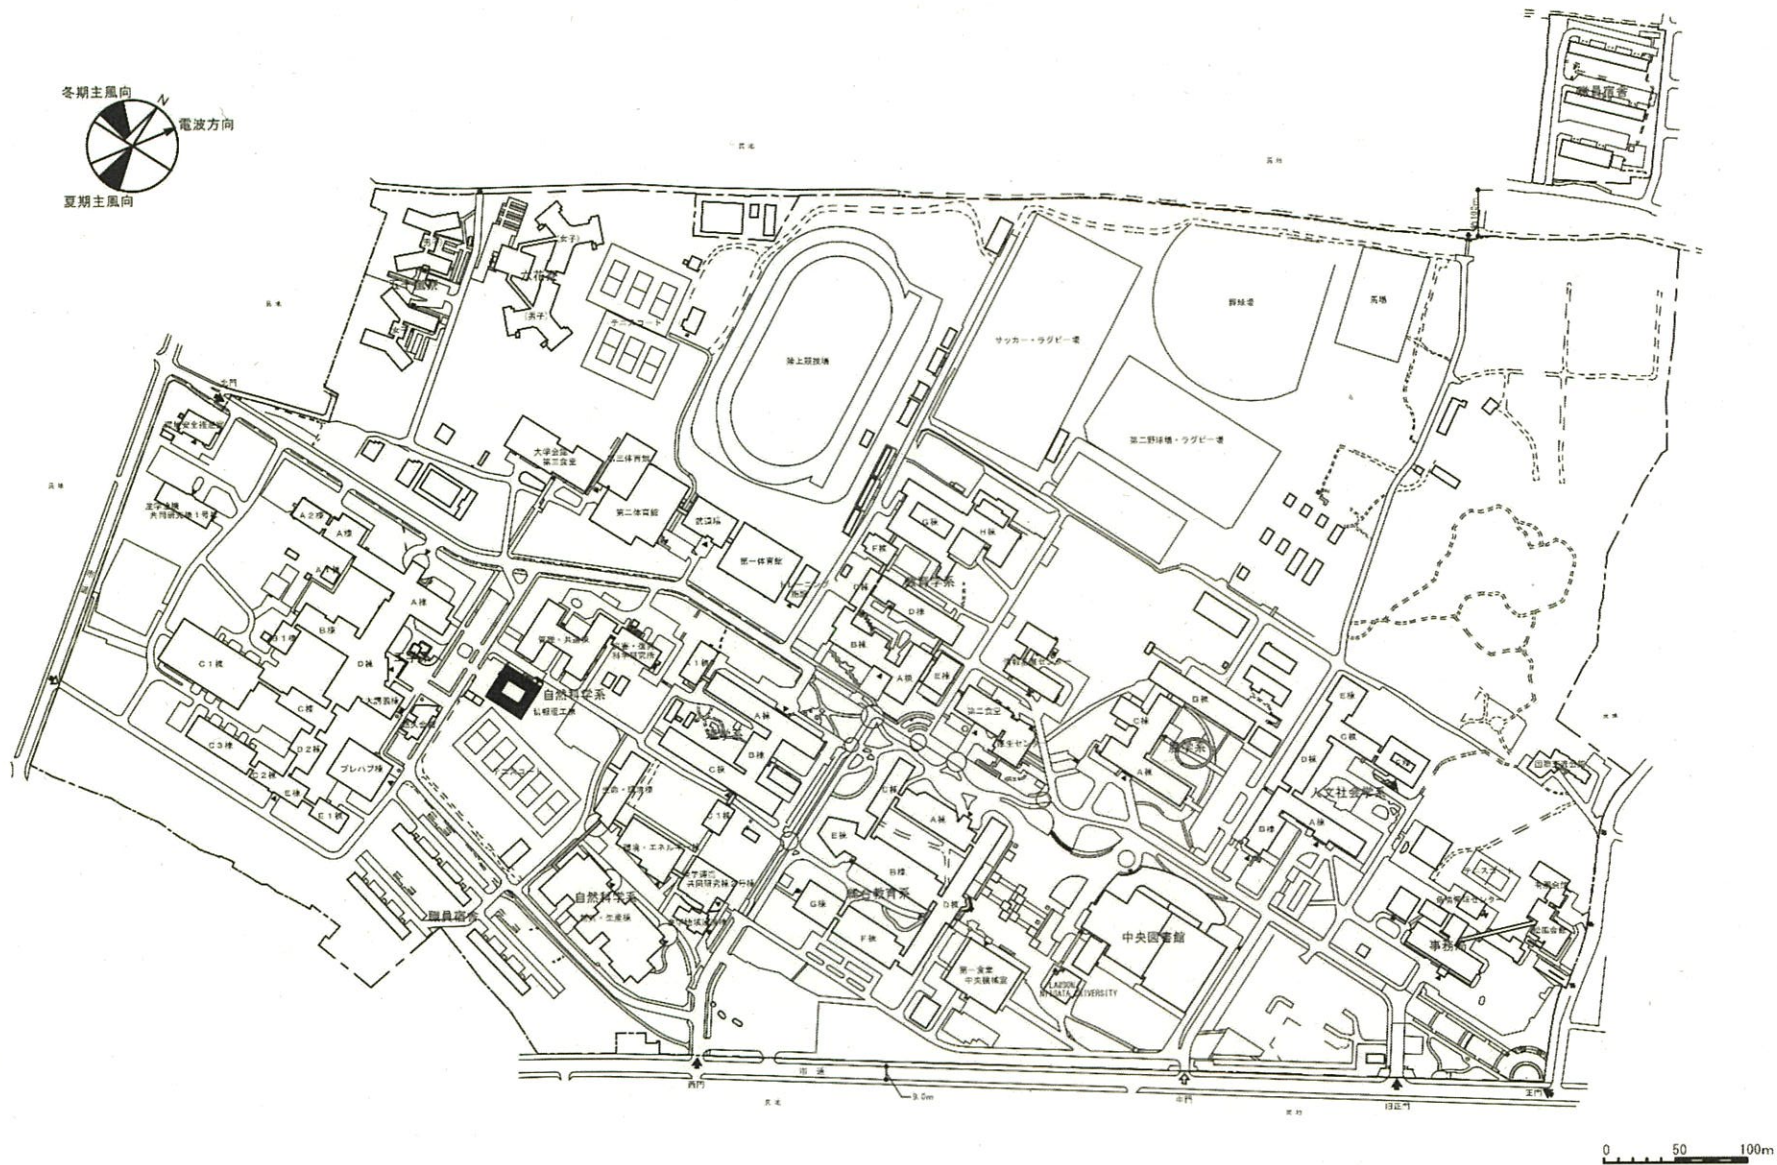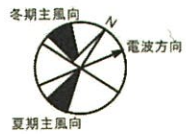


団地名	001 五十嵐	事業名	新潟大学(五十嵐)長寿命化促進事業	配置図	1/5,000
-----	---------	-----	-------------------	-----	---------

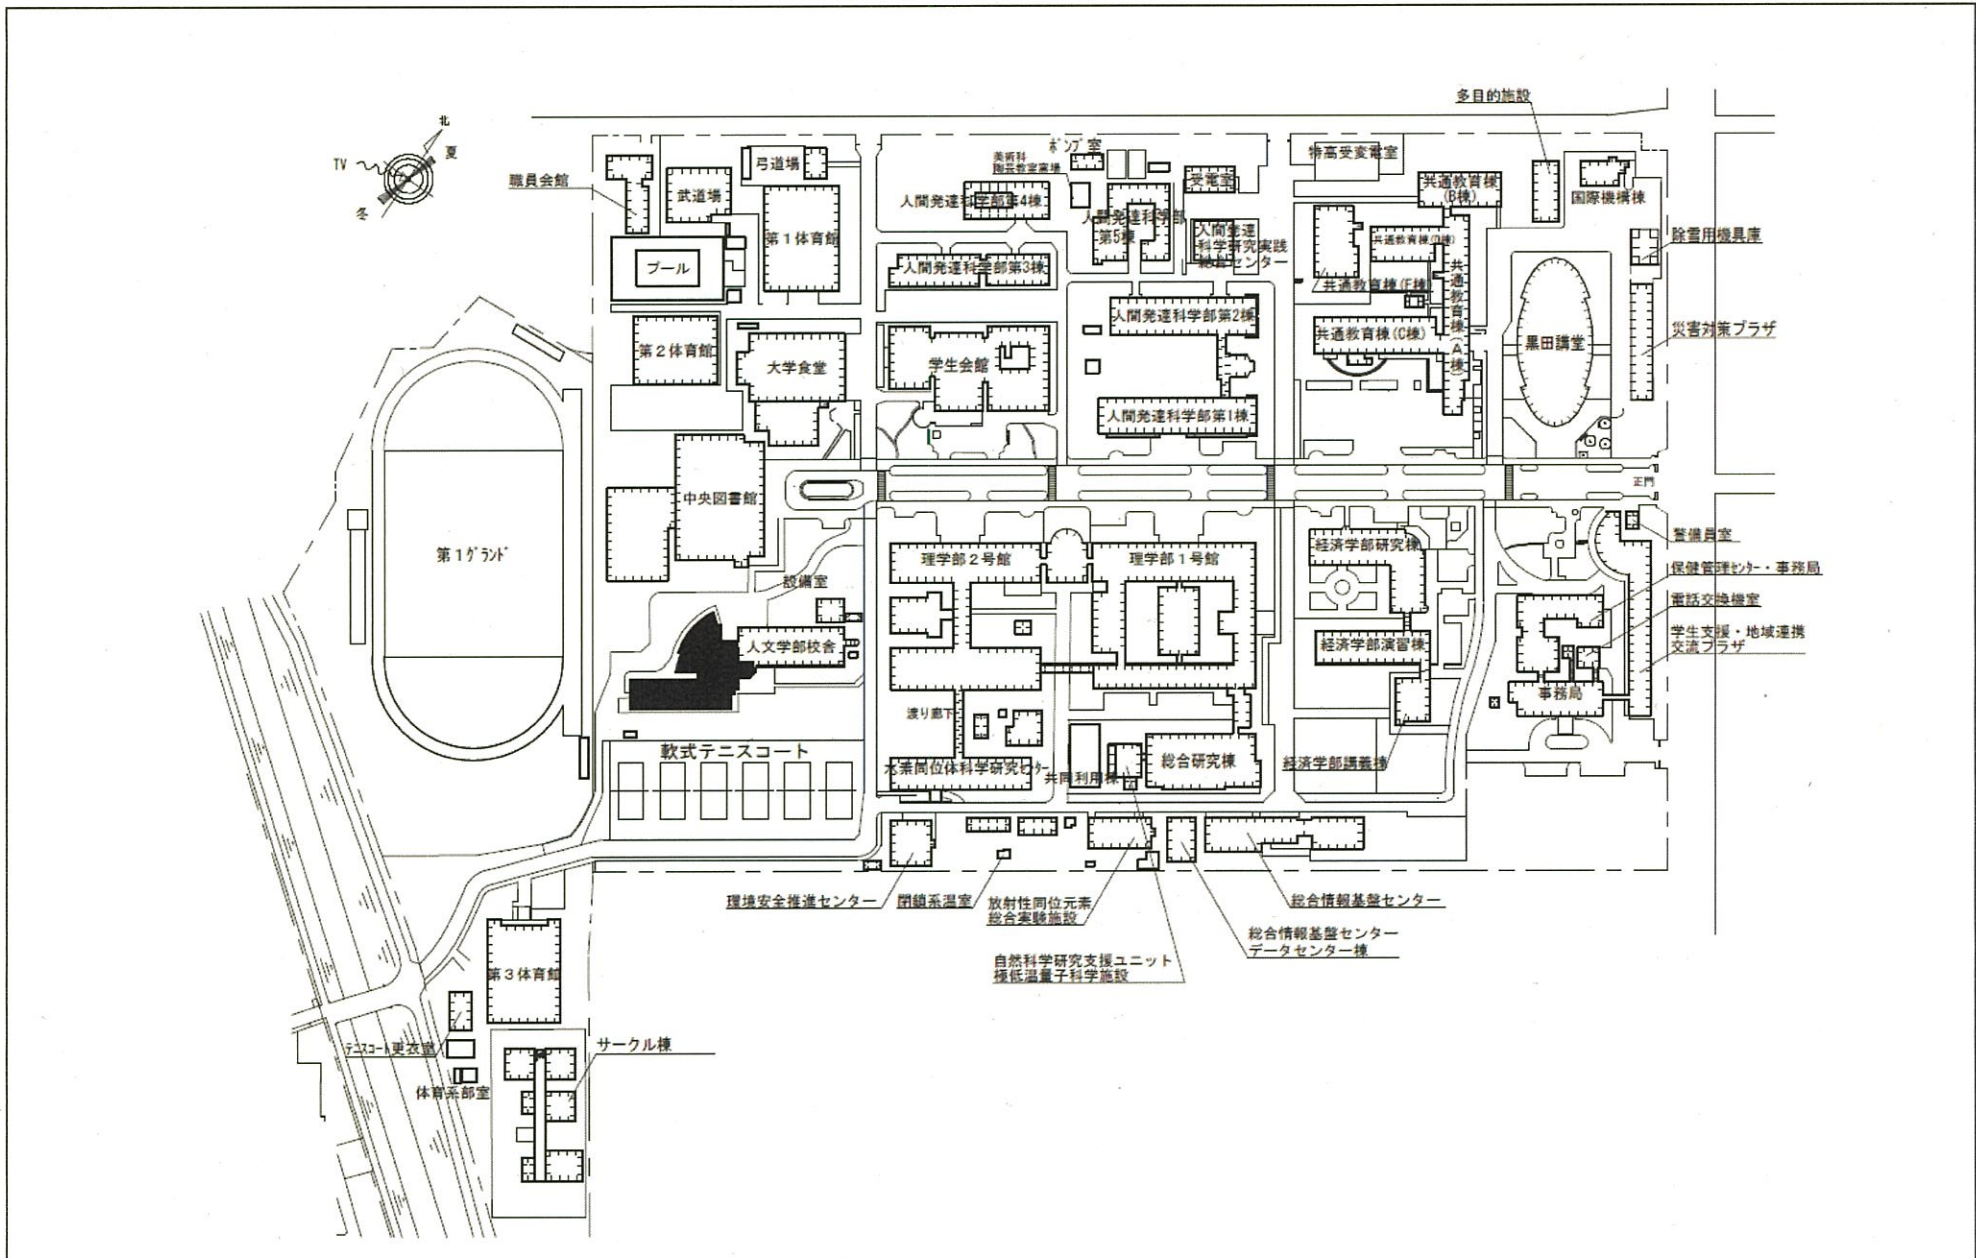


団地名	001 五福	事業名	富山大学(五福)長寿命化促進事業	配置図	1/3,000
-----	--------	-----	------------------	-----	---------

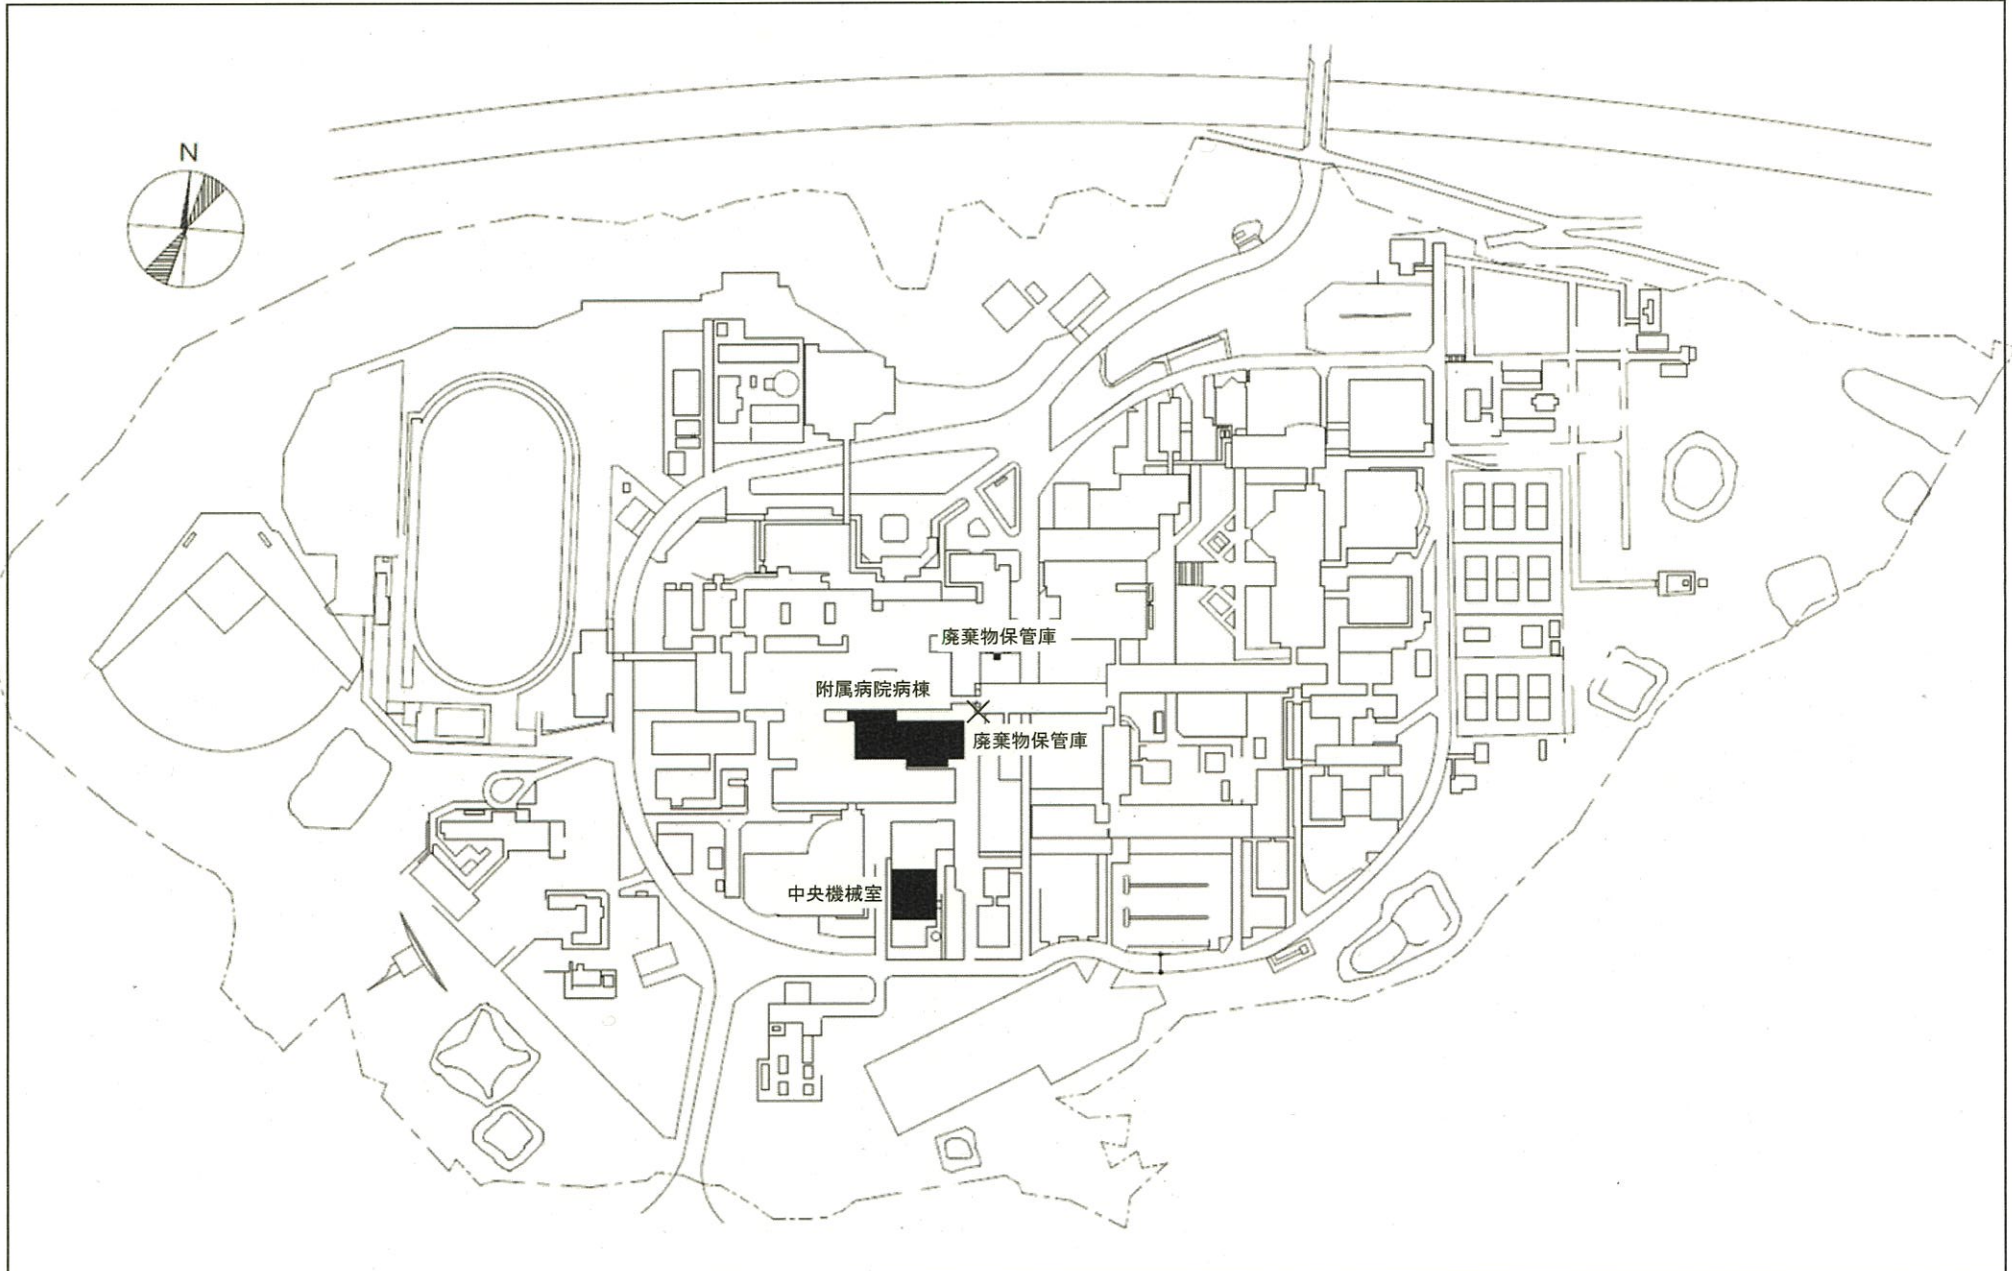

団地名	002 杉谷	事業名	富山大学(医病)病棟改修(リハビリテーション)	配置図	1/4,000
-----	--------	-----	-------------------------	-----	---------

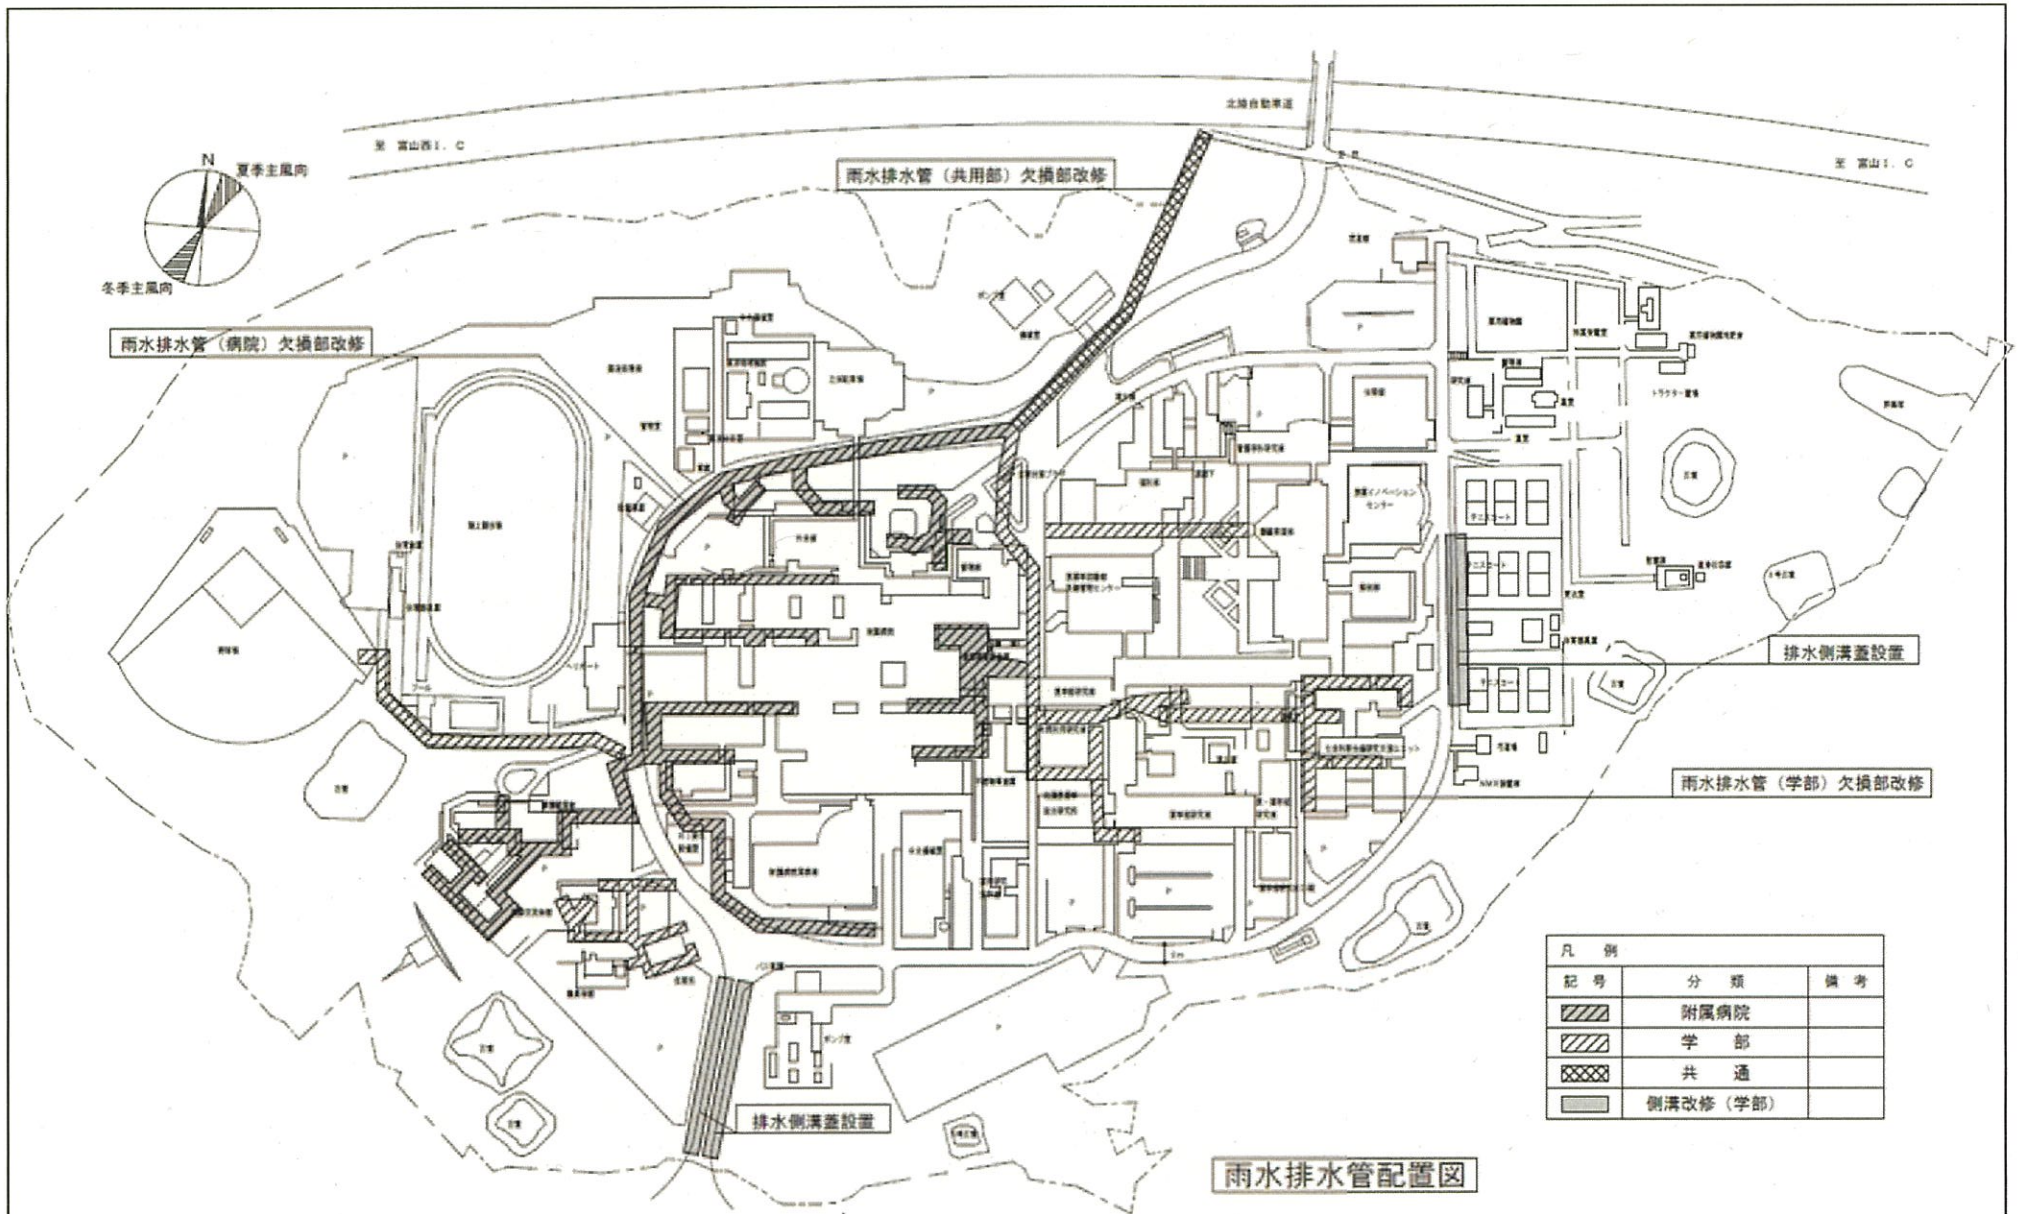

団地名	002 杉谷	事業名	富山大学(医病)ライフライン再生(給排水設備)	配置図	1/4,000
-----	--------	-----	-------------------------	-----	---------

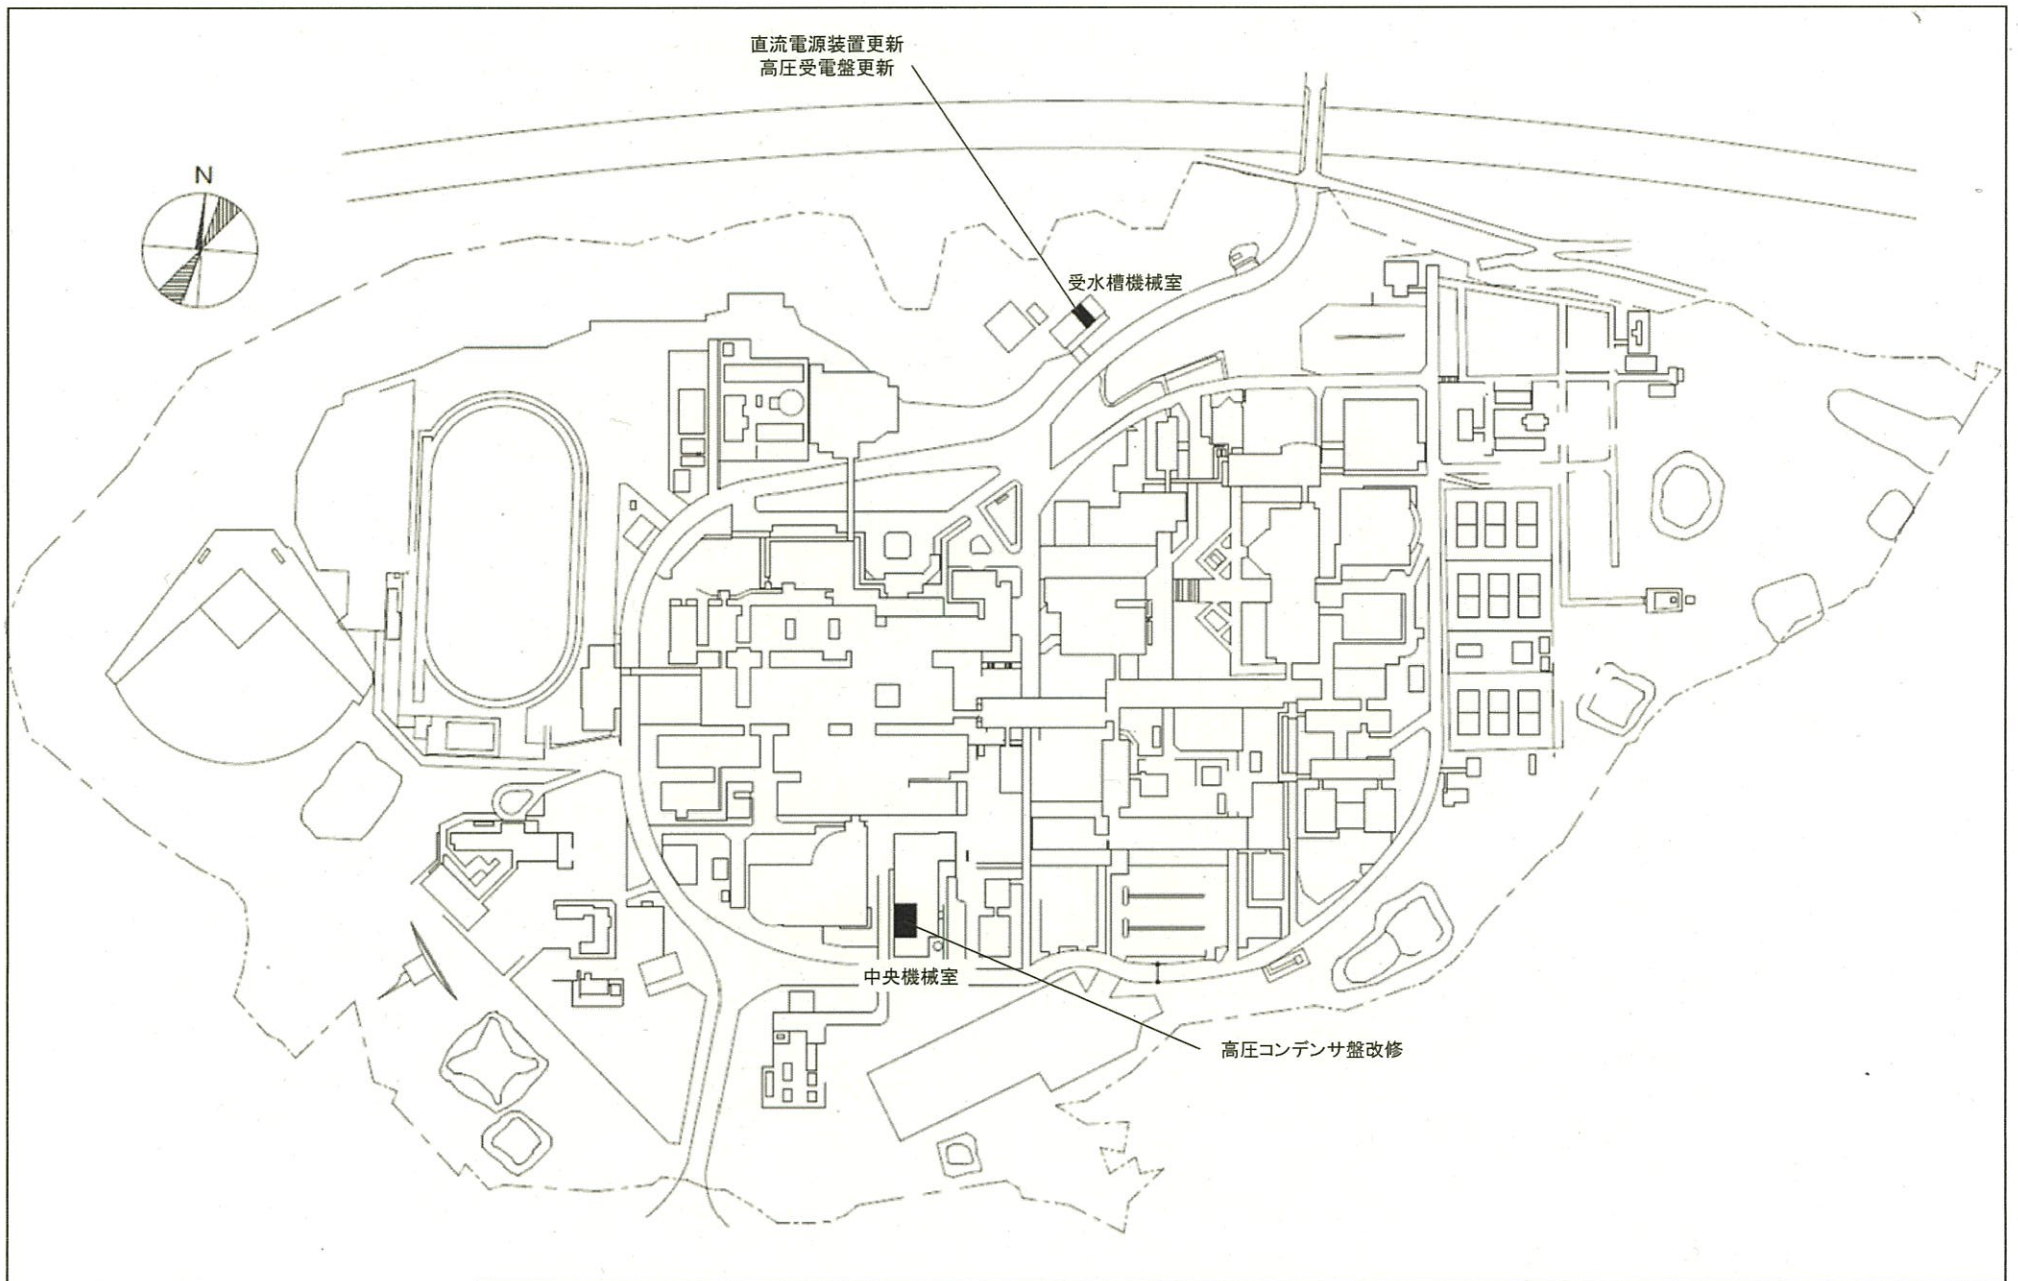


直流電源装置更新
高圧受電盤更新

受水槽機械室


中央機械室

高圧コンデンサ盤改修


団地名	002 杉谷	事業名	富山大学(医病)ライフライン再生(受変電設備等)	配置図	1/4,000
-----	--------	-----	--------------------------	-----	---------

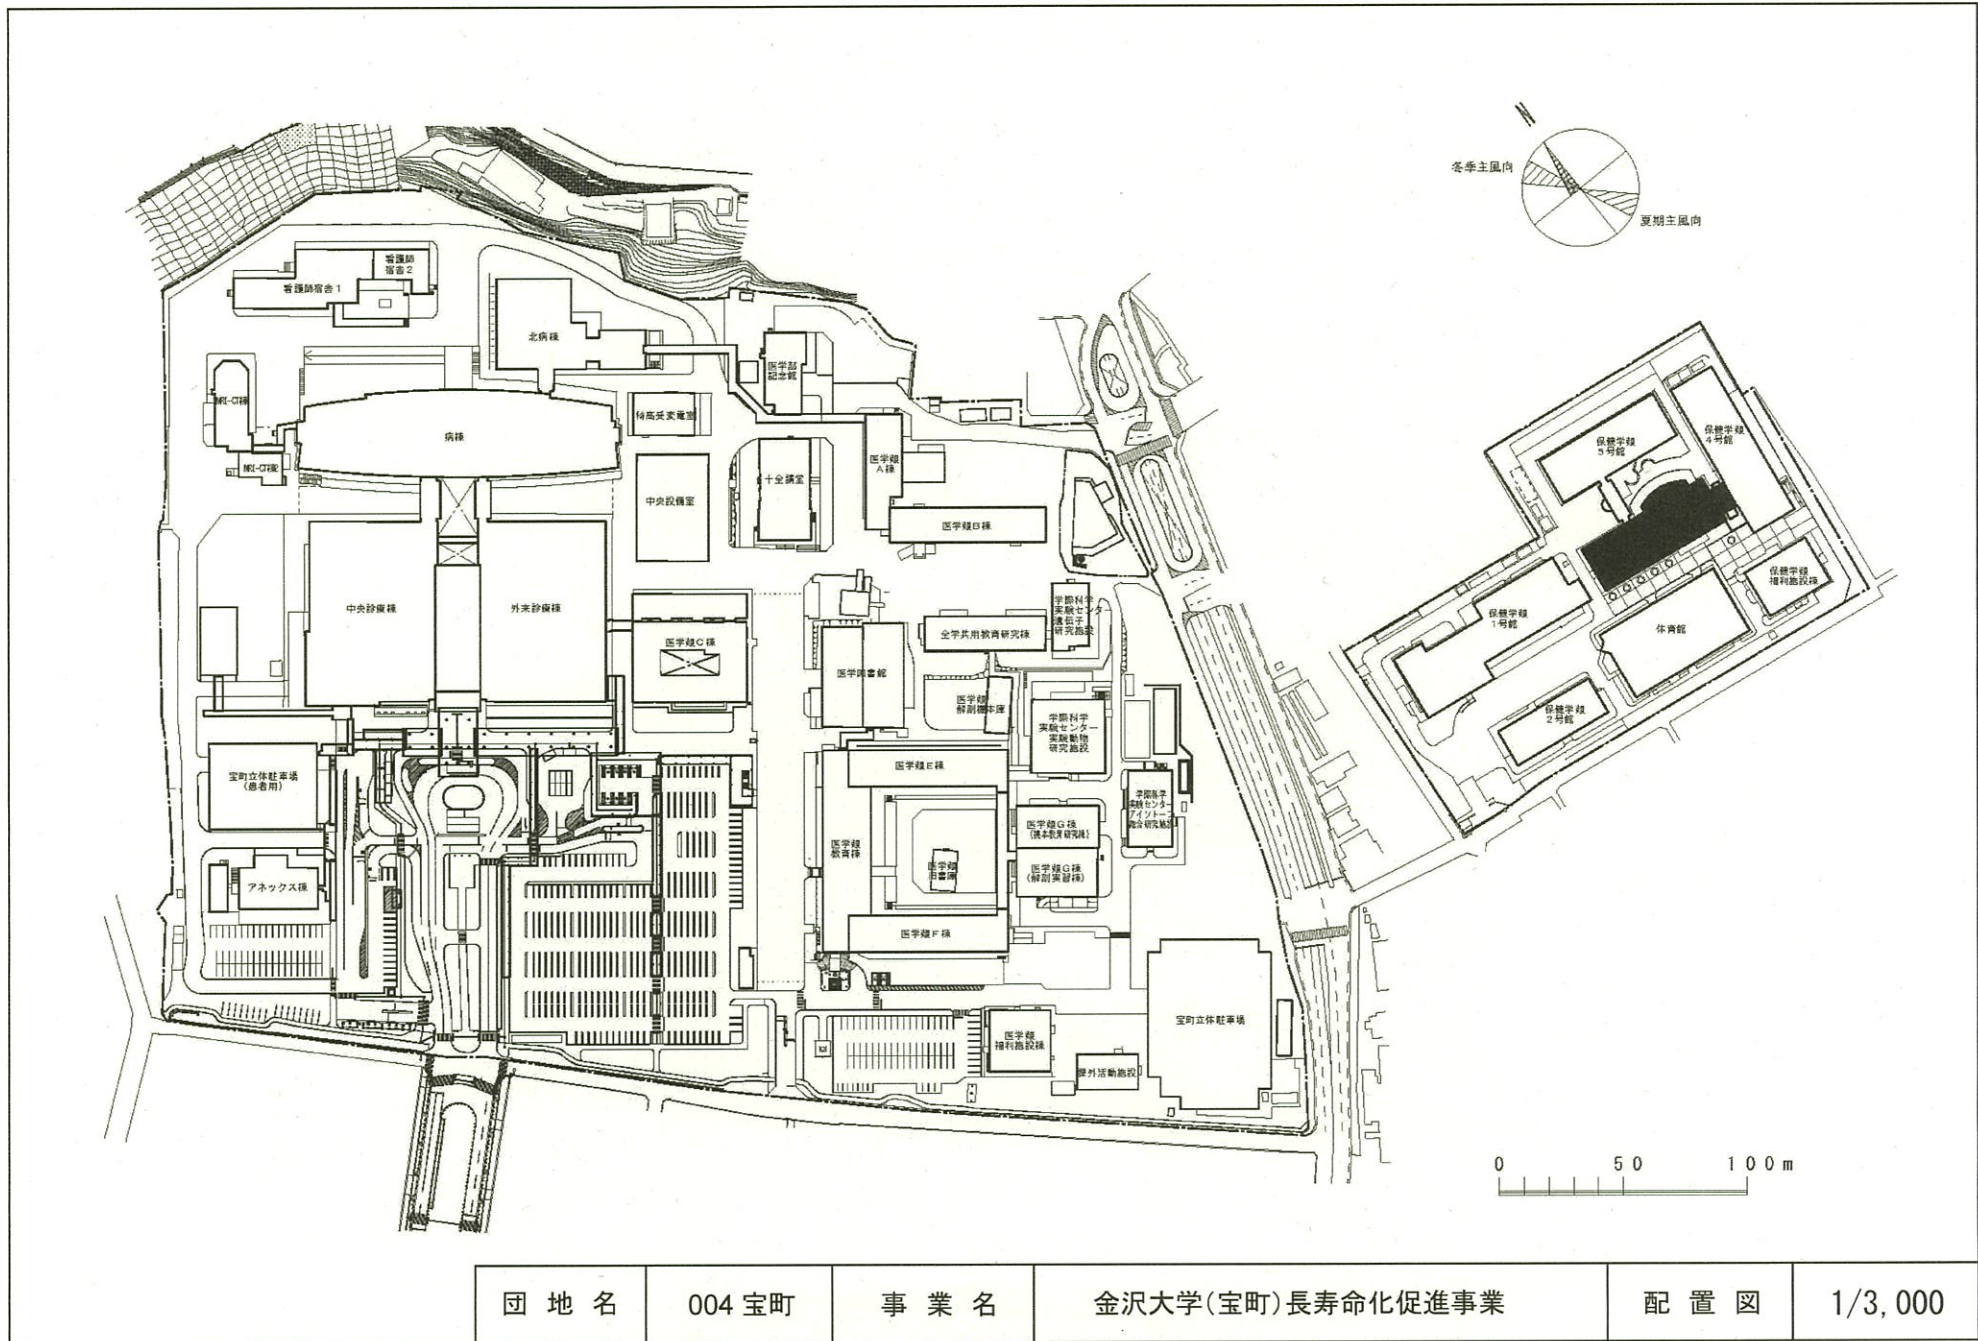


団地名	004 宝町	事業名	金沢大学(宝町)長寿命化促進事業	配置図	1/3,000
-----	--------	-----	------------------	-----	---------

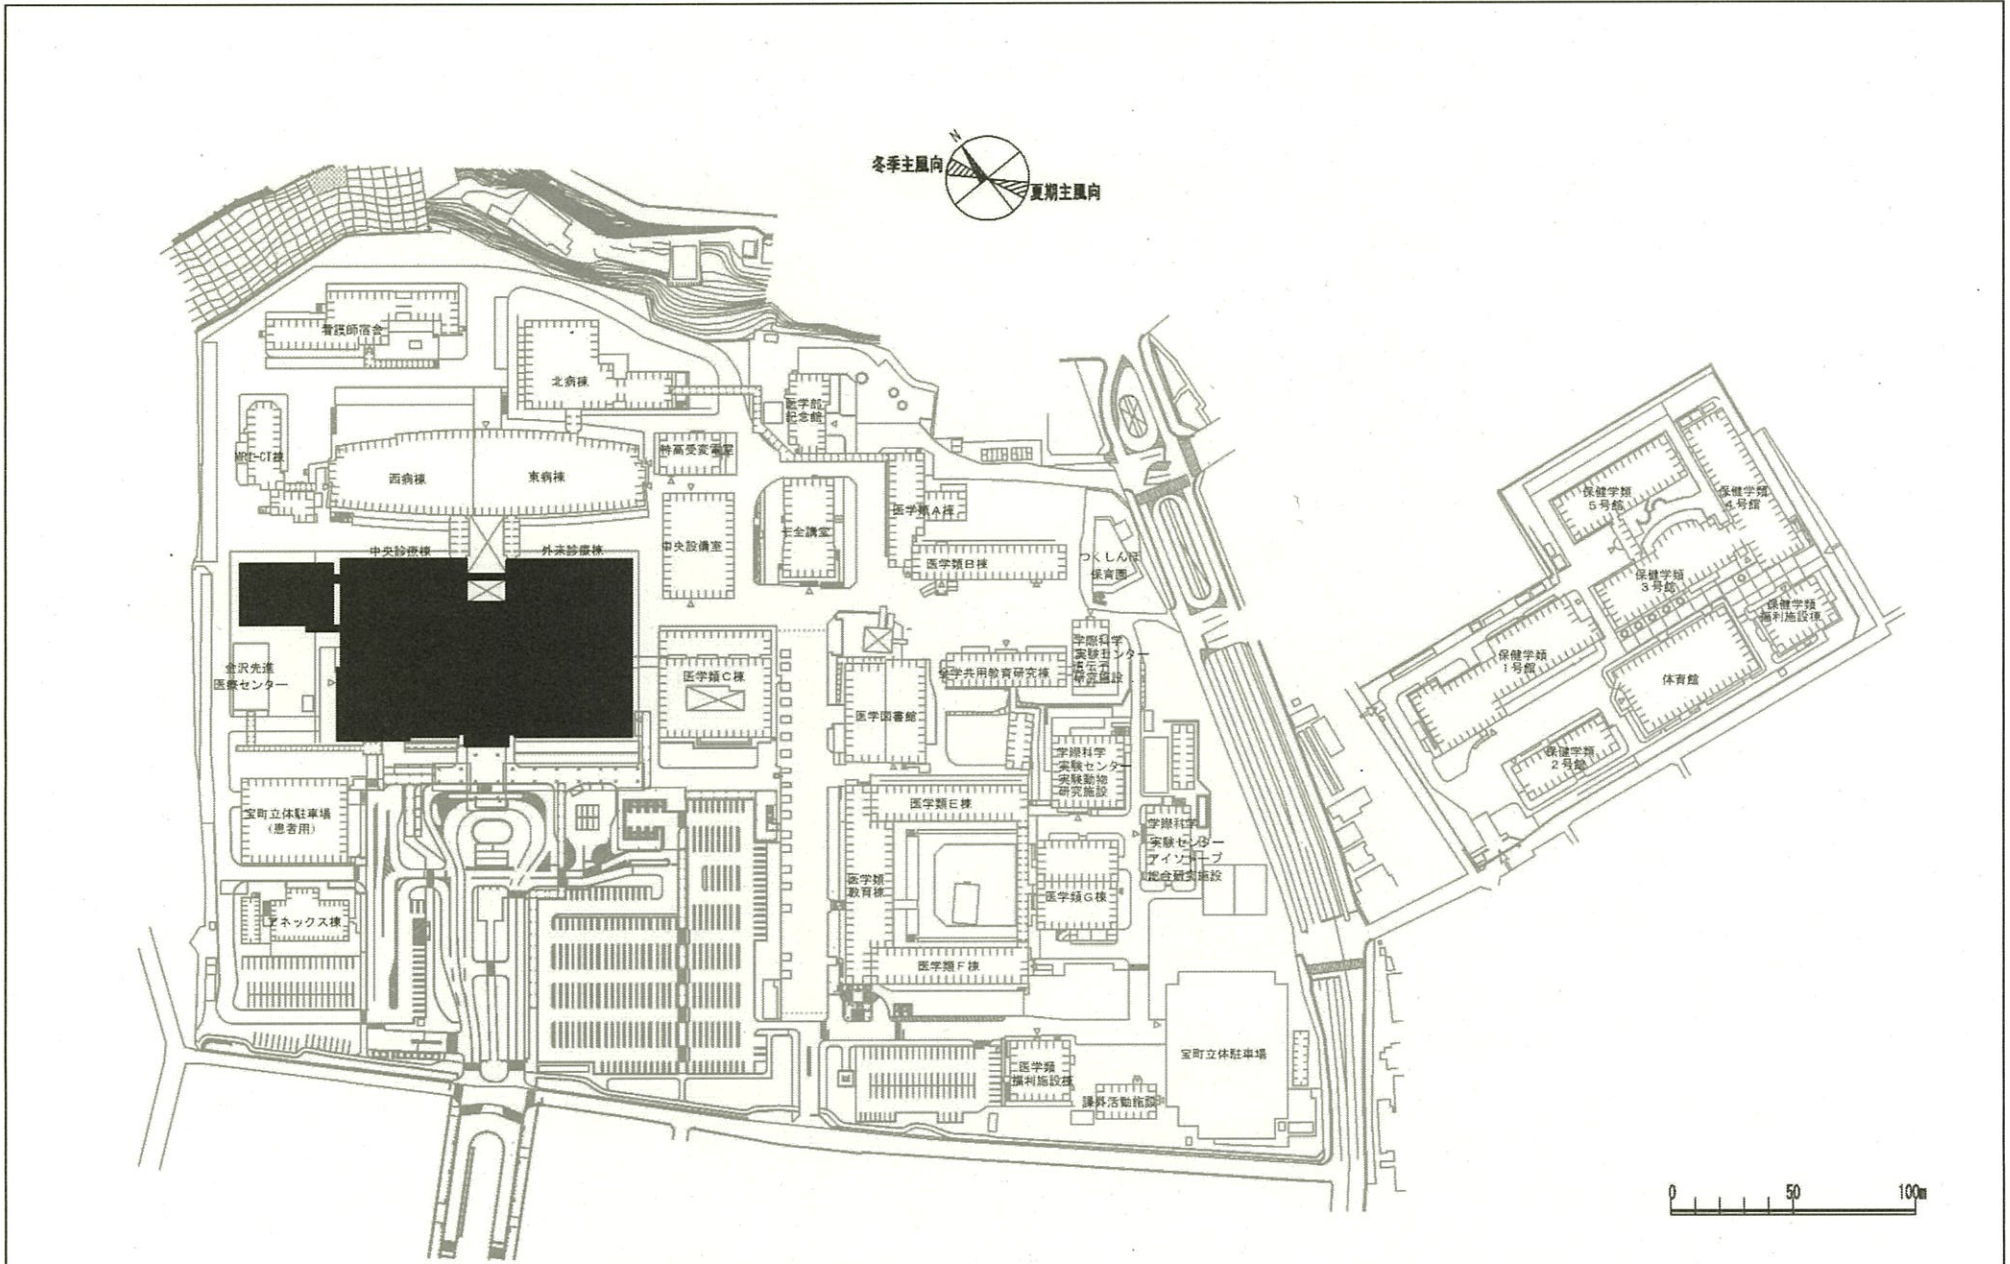


団地名	004 宝町	事業名	金沢大学(医病)機能強化棟等	配置図	1/3,000
-----	--------	-----	----------------	-----	---------

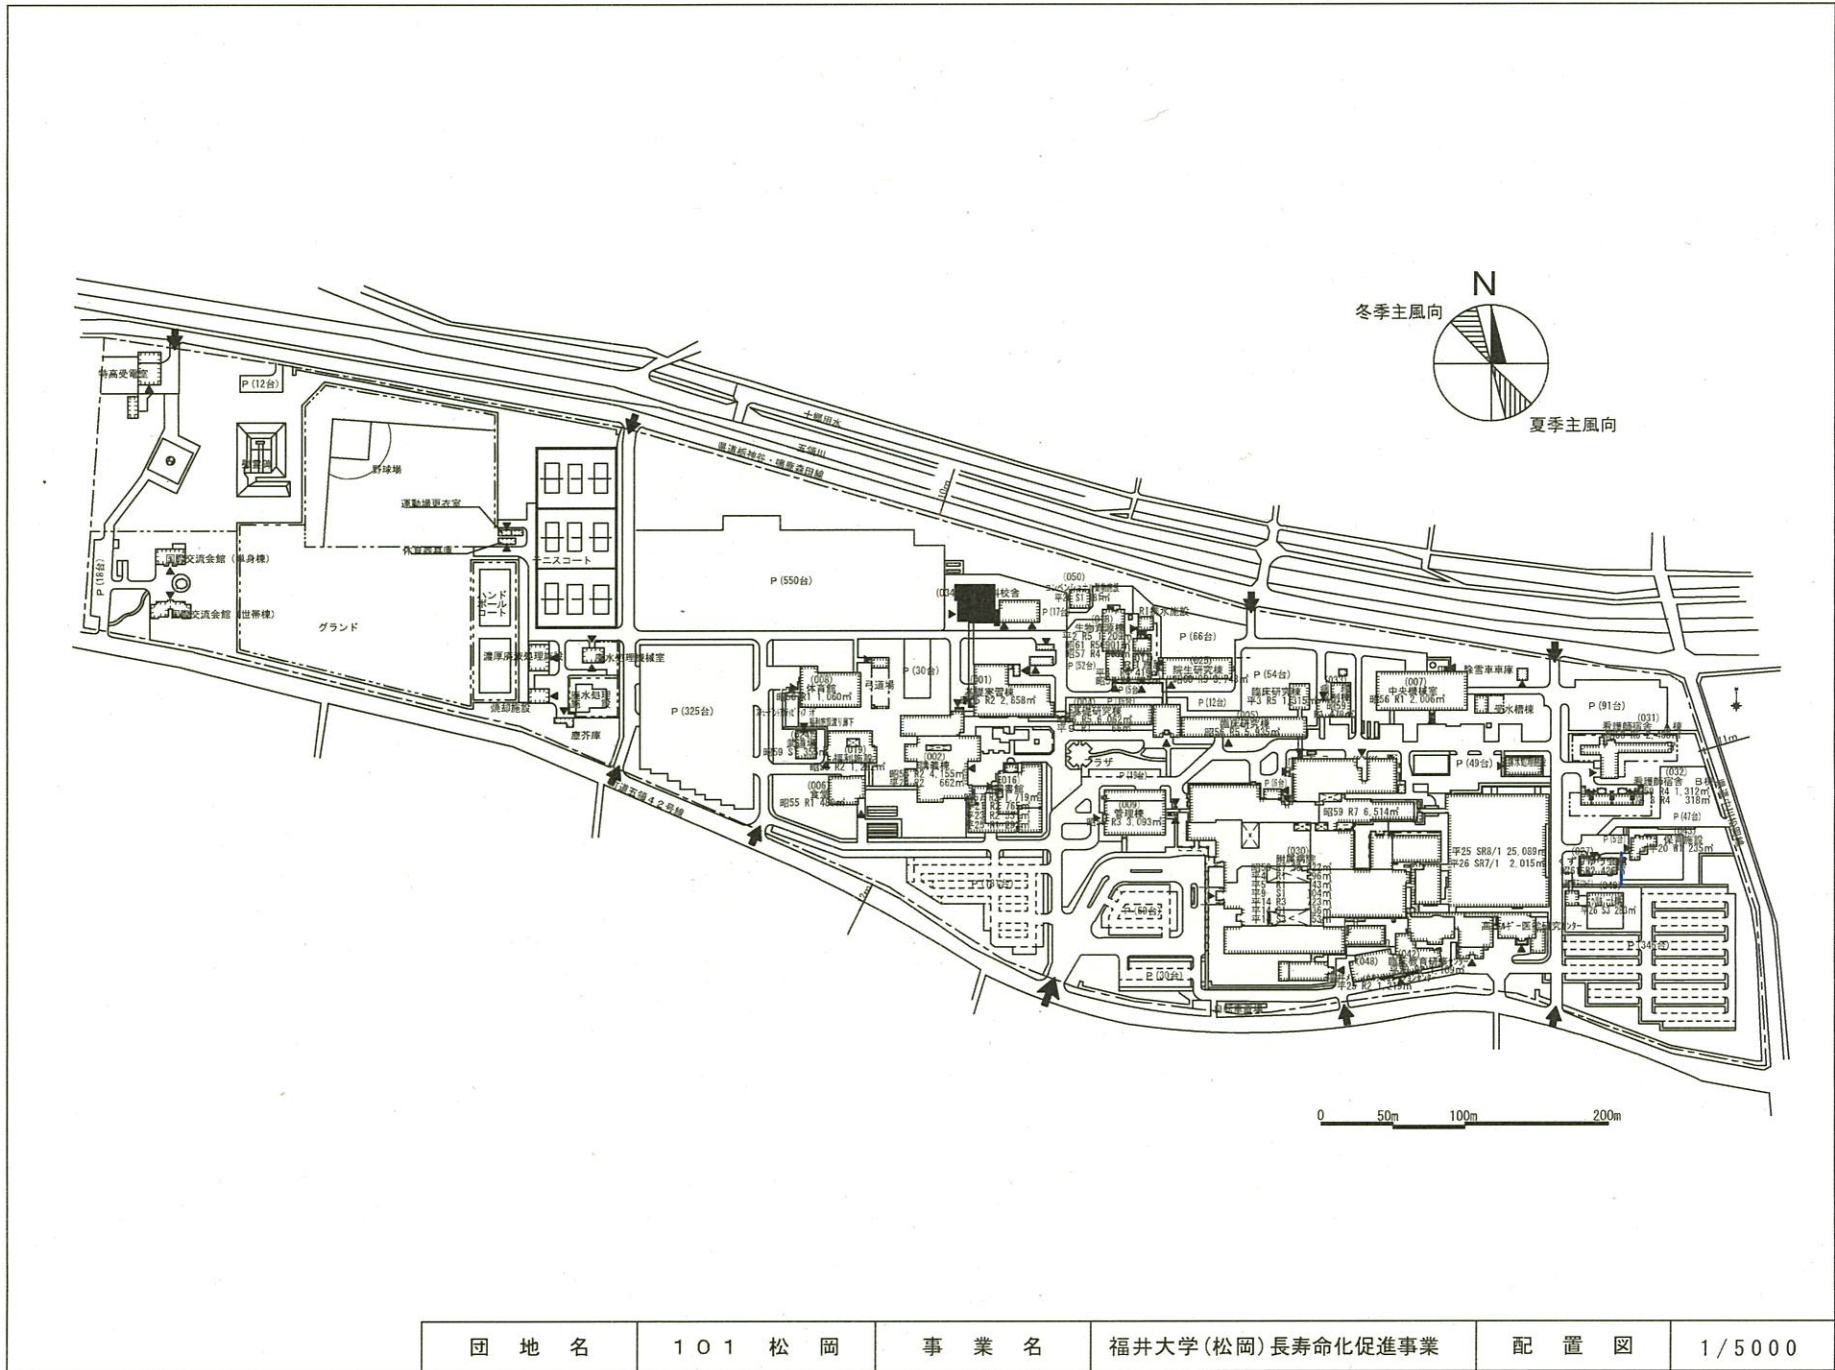

団地名	101 松岡	事業名	福井大学(松岡)長寿化促進事業	配置図	1/5000
-----	--------	-----	-----------------	-----	--------



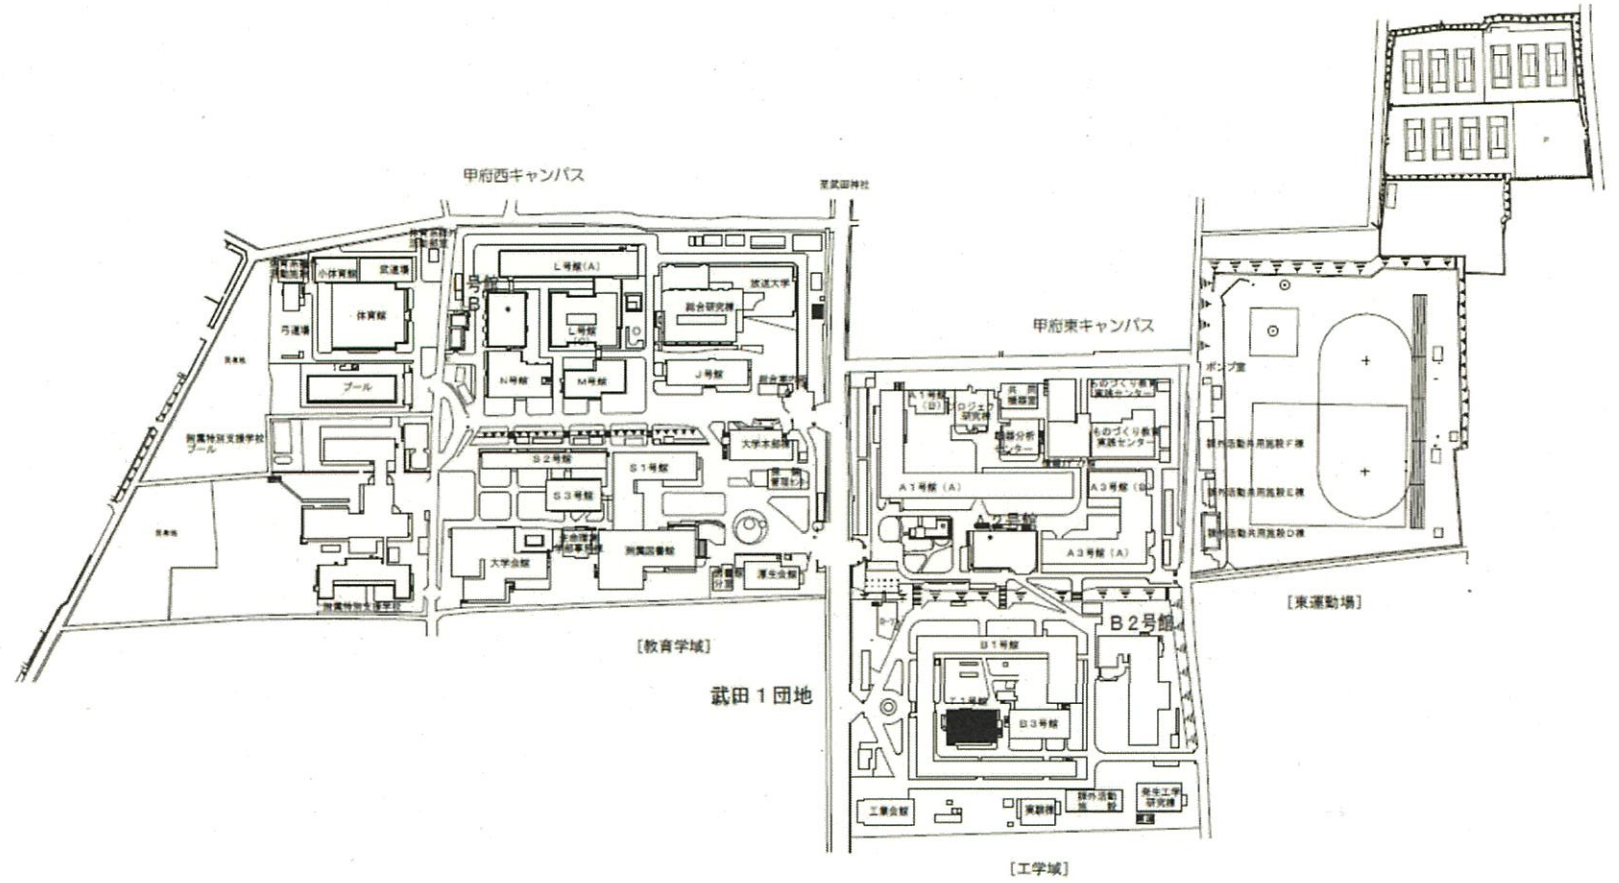


団地名	001 武田1	事業名	山梨大学(武田他)長寿命化促進事業	配置図	1/4000
-----	---------	-----	-------------------	-----	--------

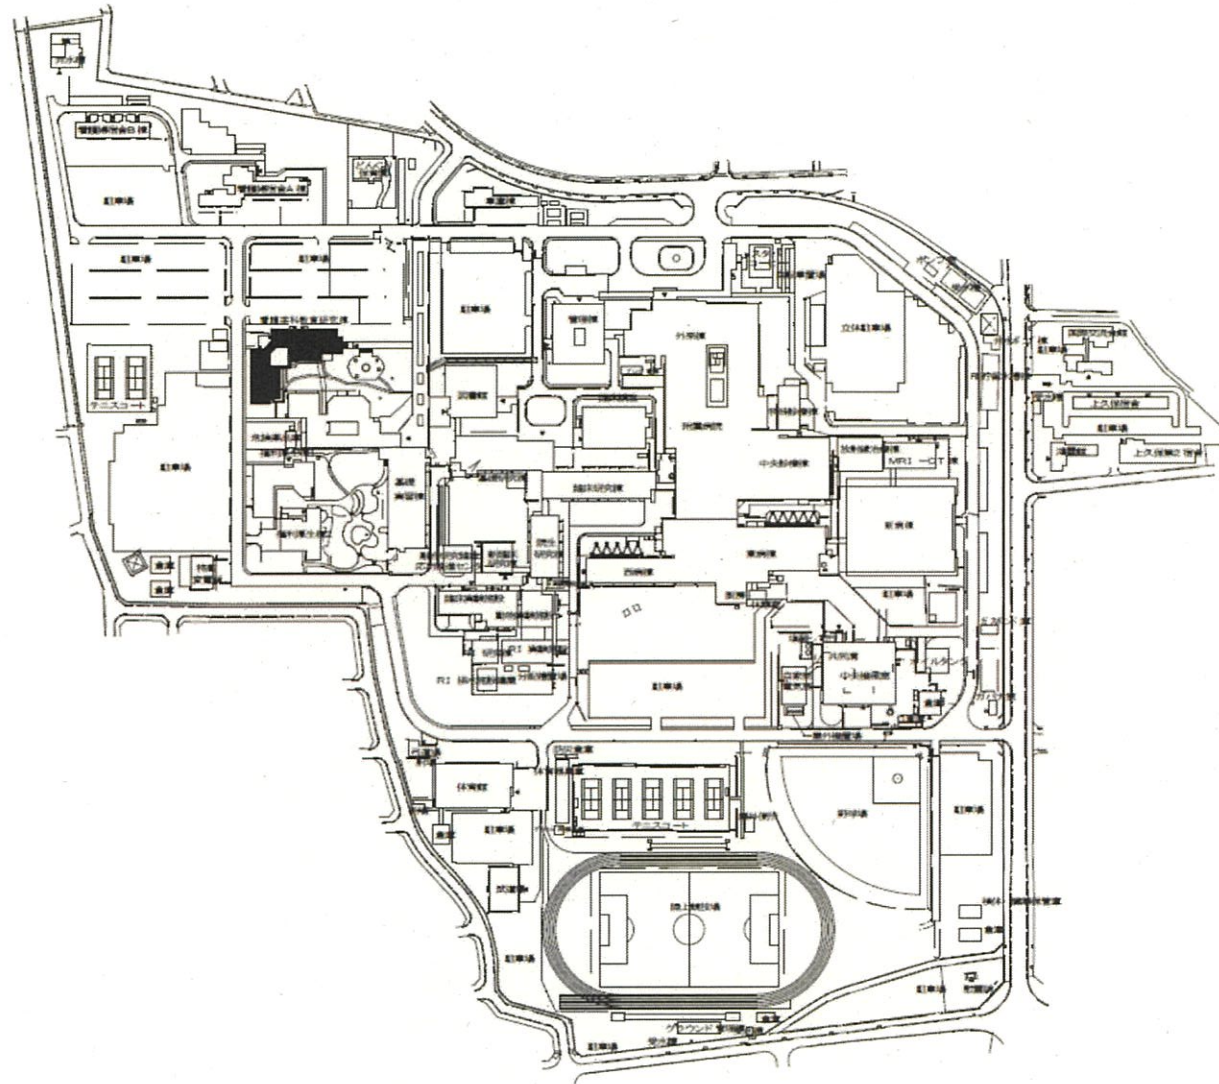


0 10 20 50 100M




団地名	017 下河東	事業名	山梨大学(武田他)長寿命化促進事業	配置図	1/4000
-----	---------	-----	-------------------	-----	--------

 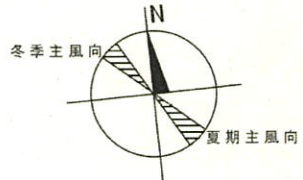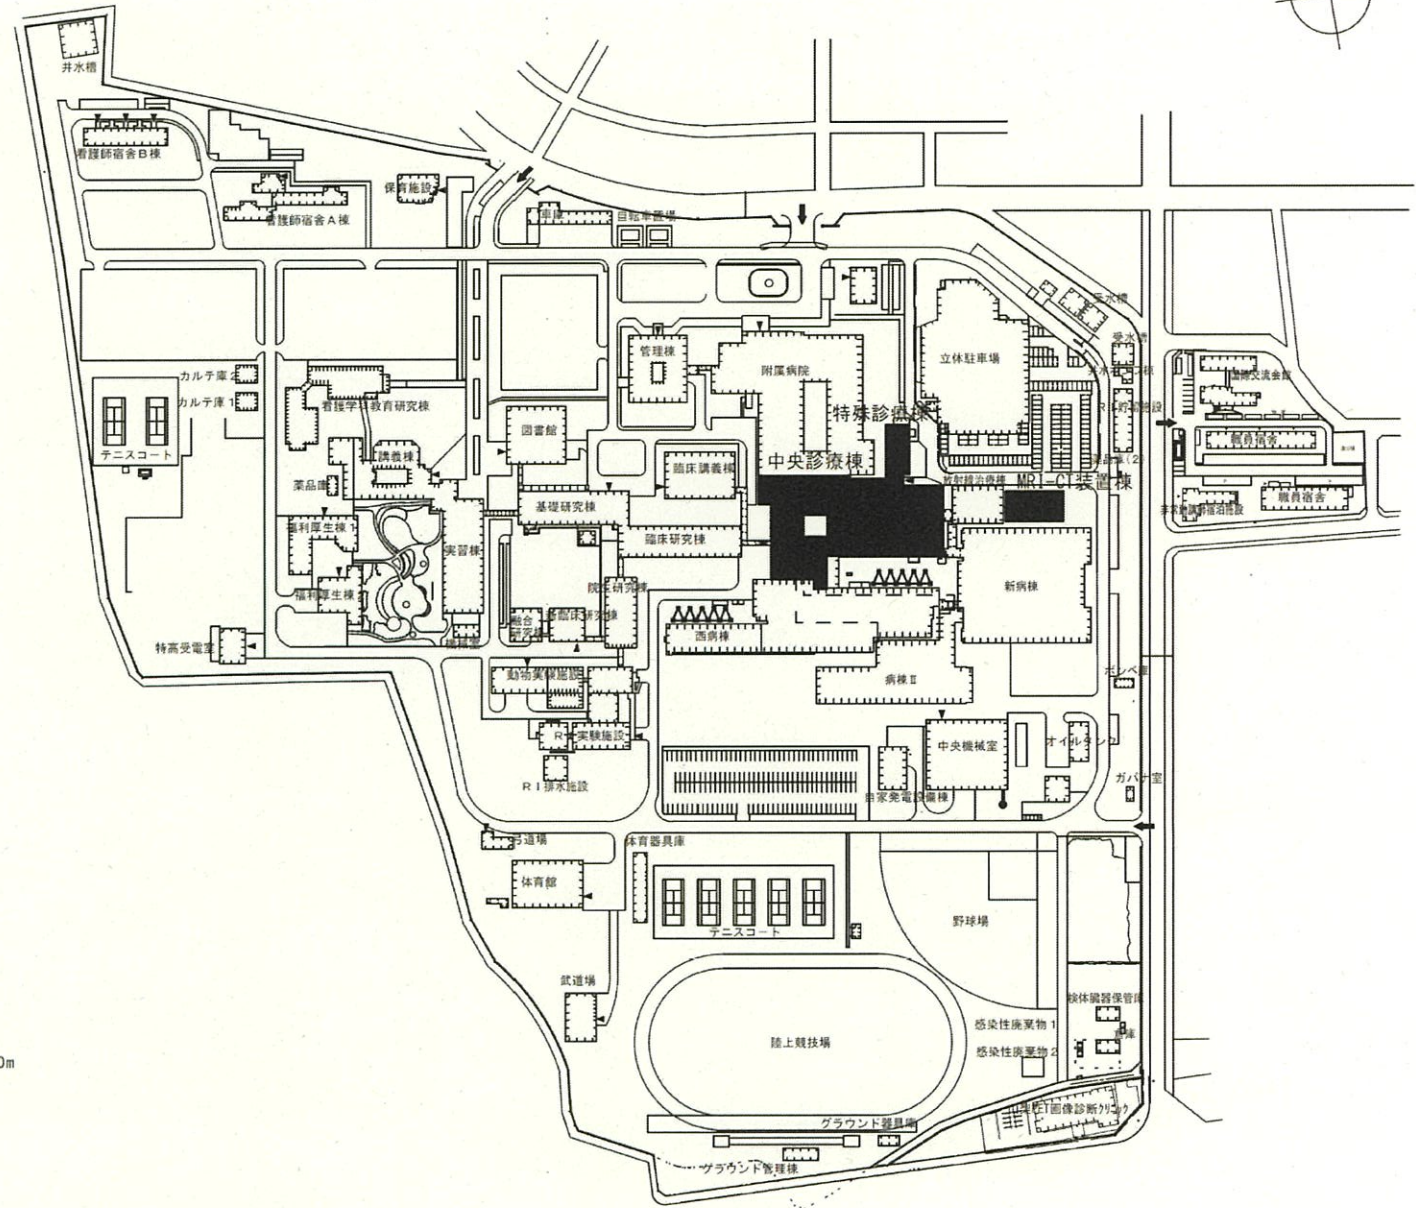


団地名	017 下河東	事業名	山梨大学 (医病) ライフライン再生 (空調設備等)	1階平面図	1/4000
-----	---------	-----	----------------------------	-------	--------

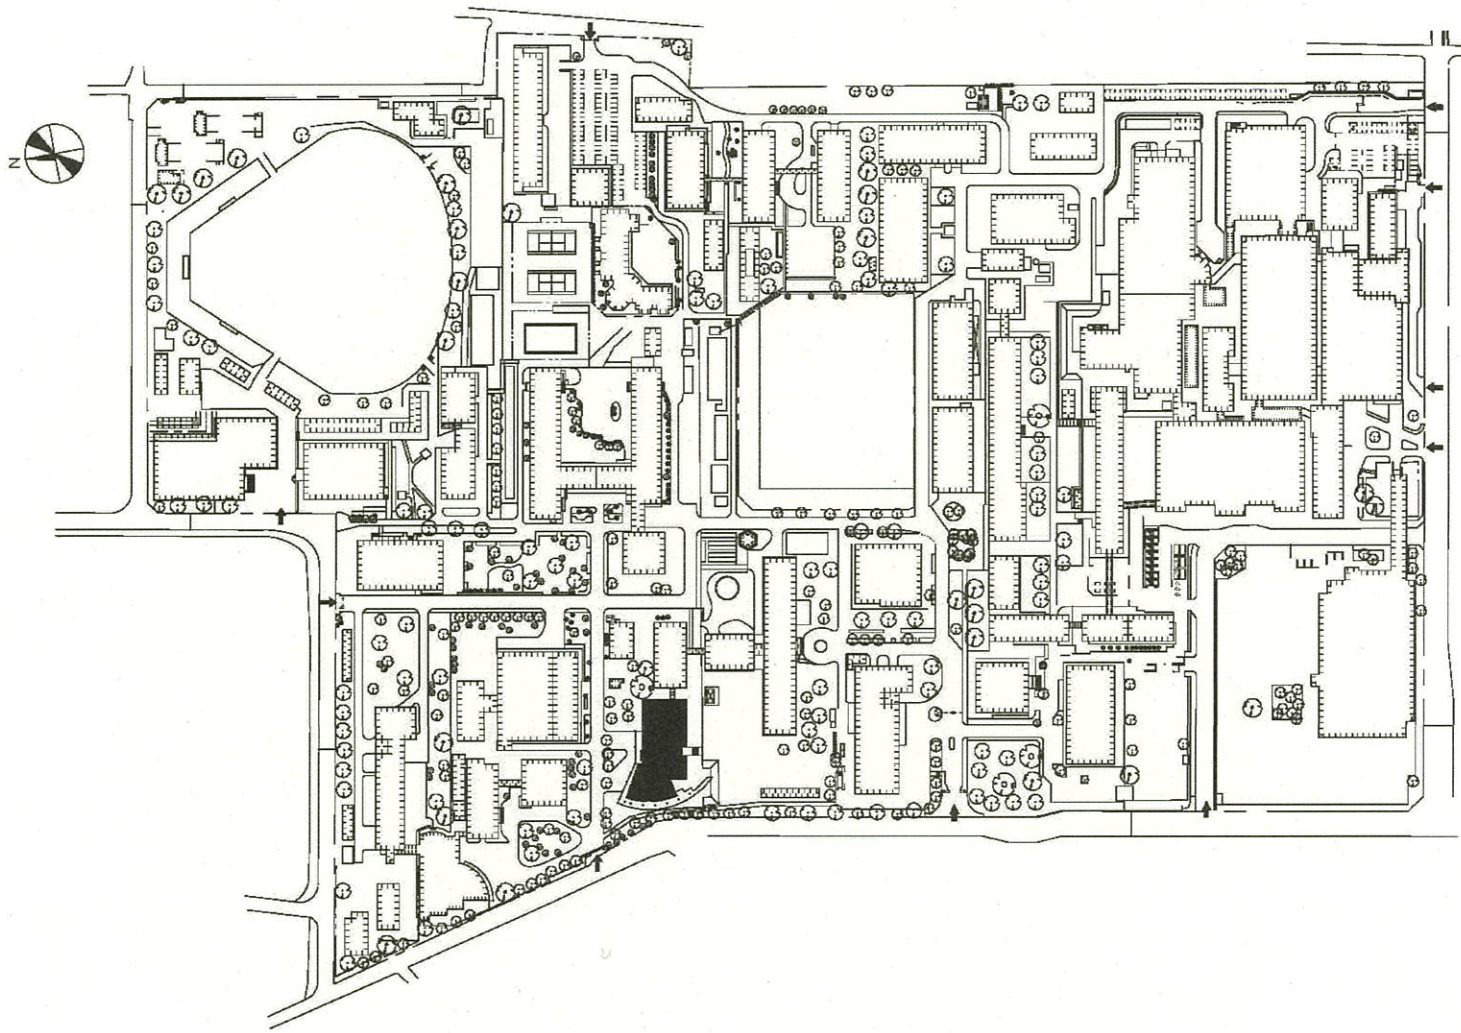


団地名	001 松本	事業名	信州大学(松本)長寿命化促進事業	配置図	1/3500
-----	--------	-----	------------------	-----	--------

 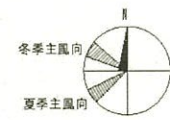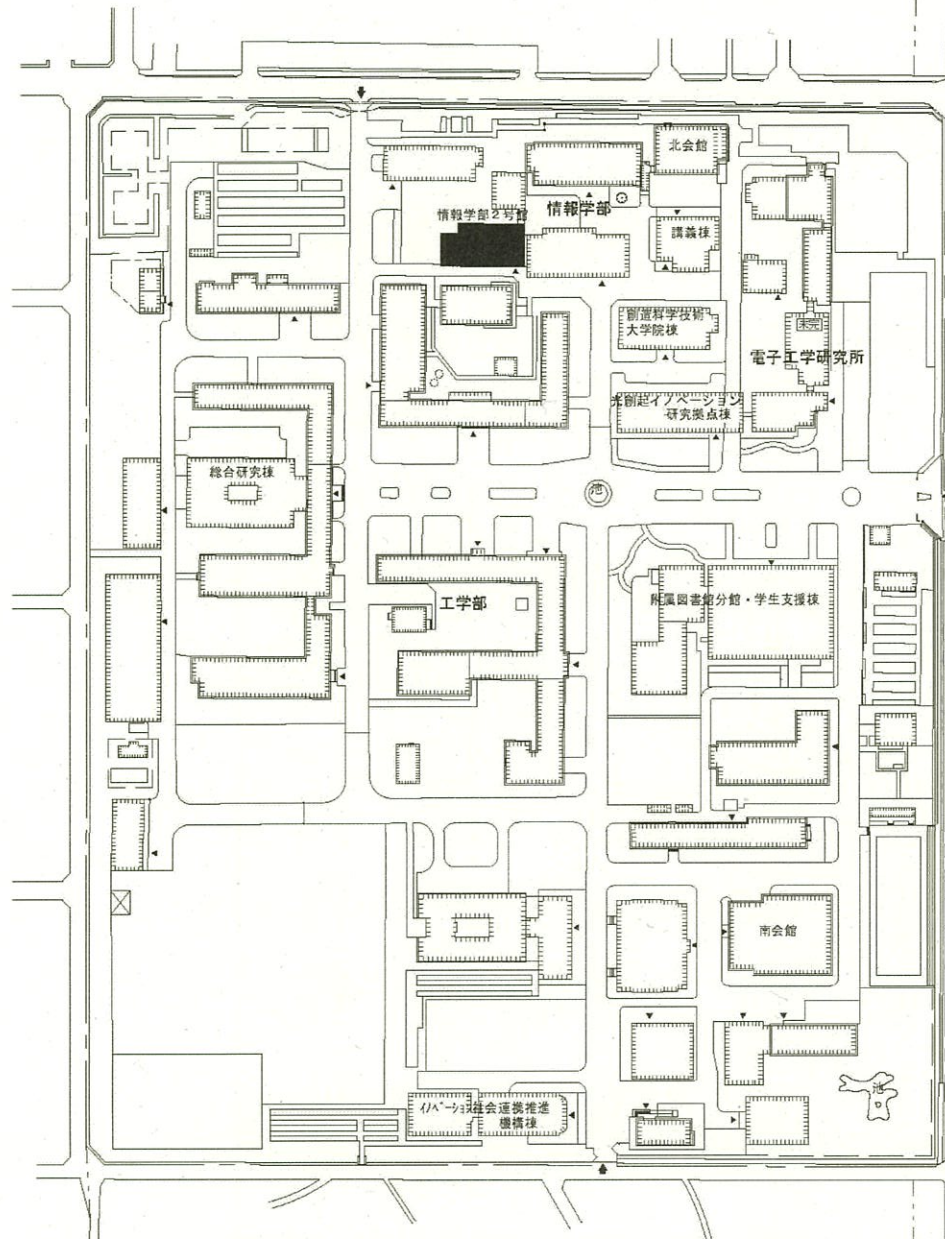


団地名	010 城北	事業名	静岡大学 (城北)長寿命化促進事業	配置図	1/2500
-----	--------	-----	-------------------	-----	--------

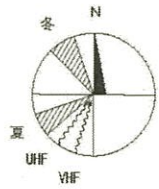


エレベーター(医学部附属病院病棟、外来棟、F立体駐車場)
消防用水槽、医療ガス用タンク設置場所

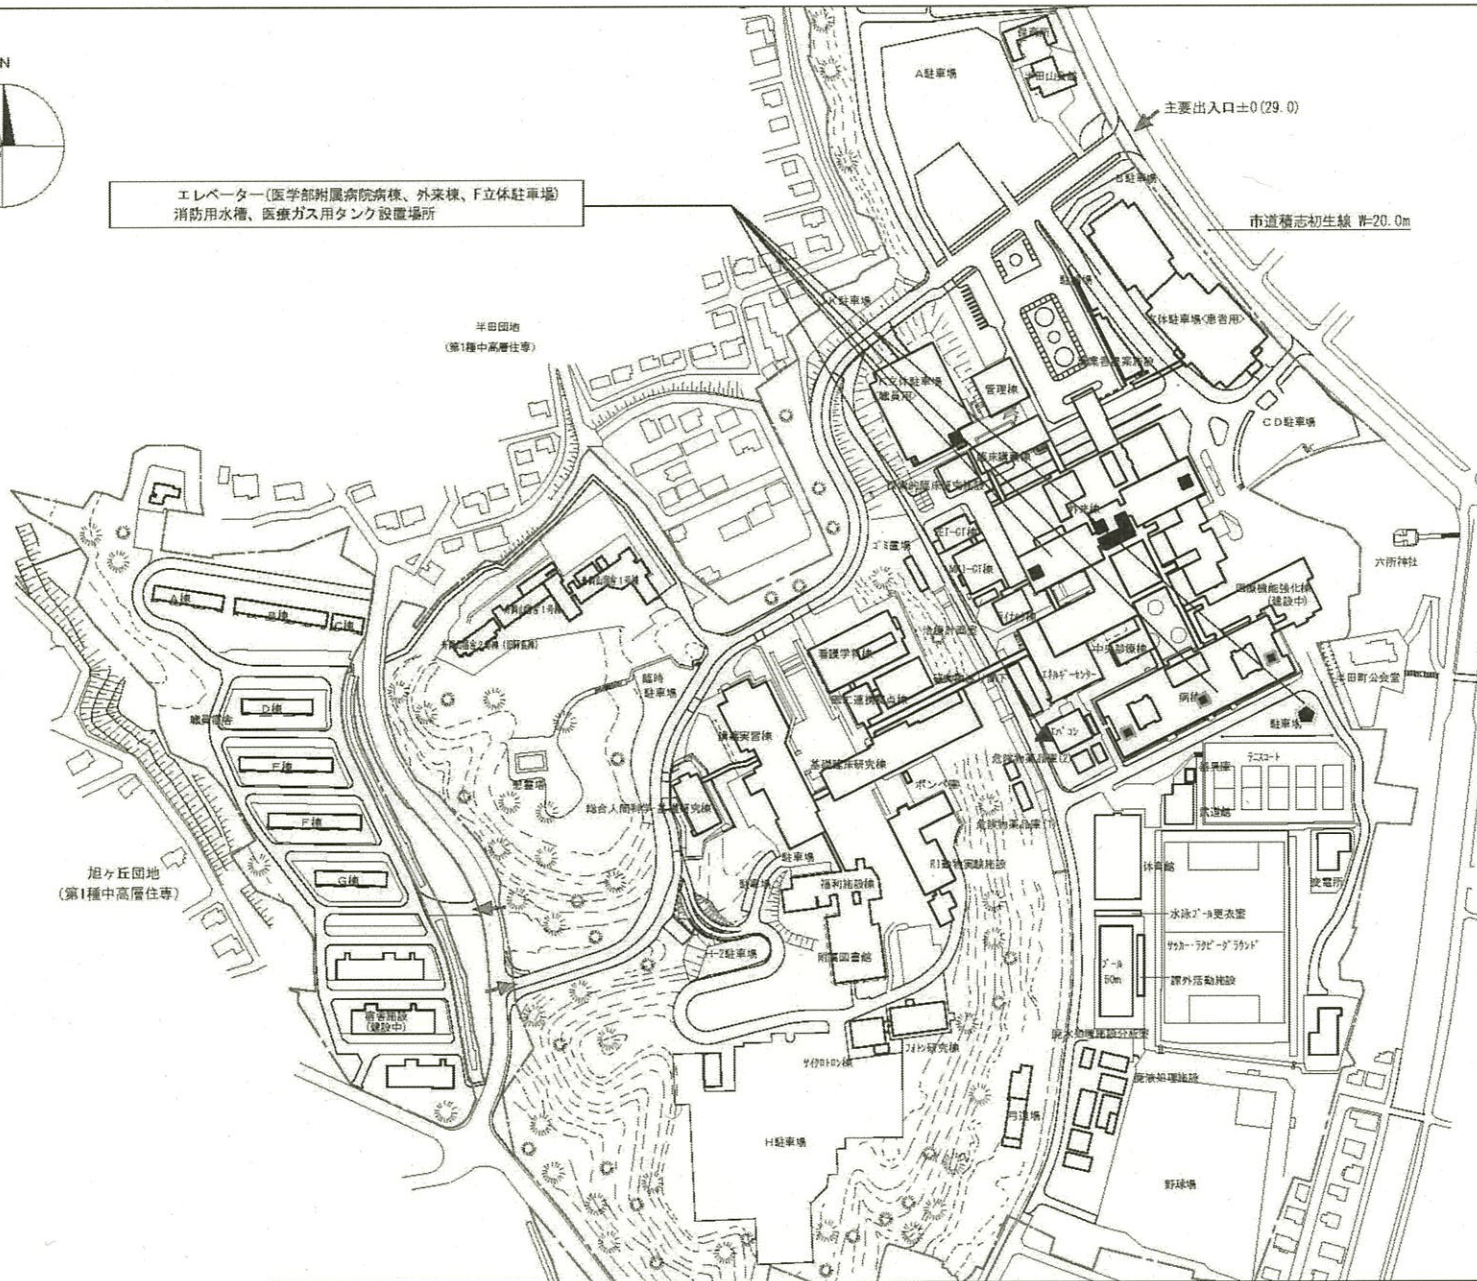


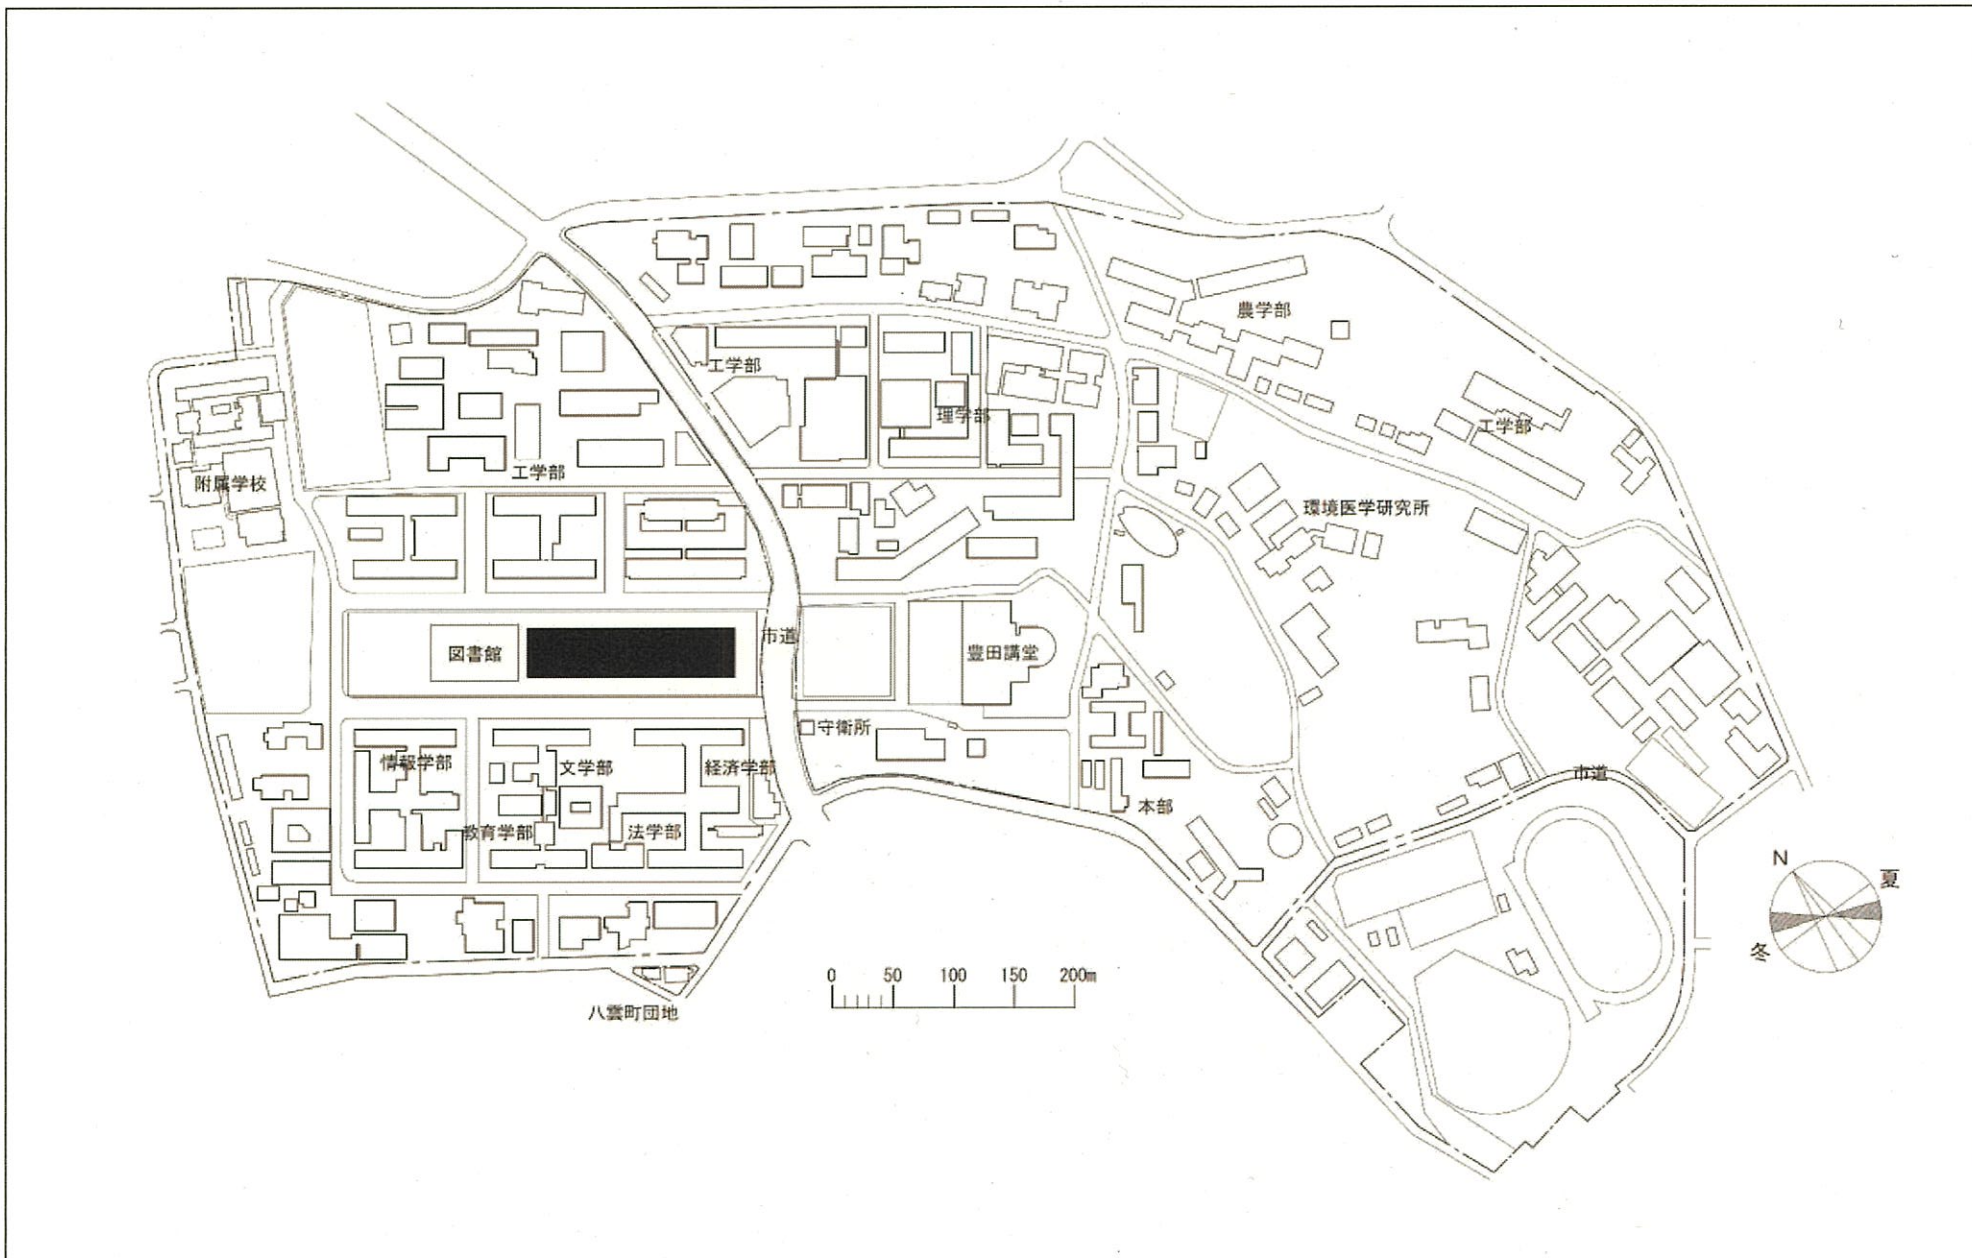


団地名	001 東山	事業名	東海国立大学機構(名古屋) (東山)アカデミック・セントラル	配置図	1/6,000
-----	--------	-----	-----------------------------------	-----	---------

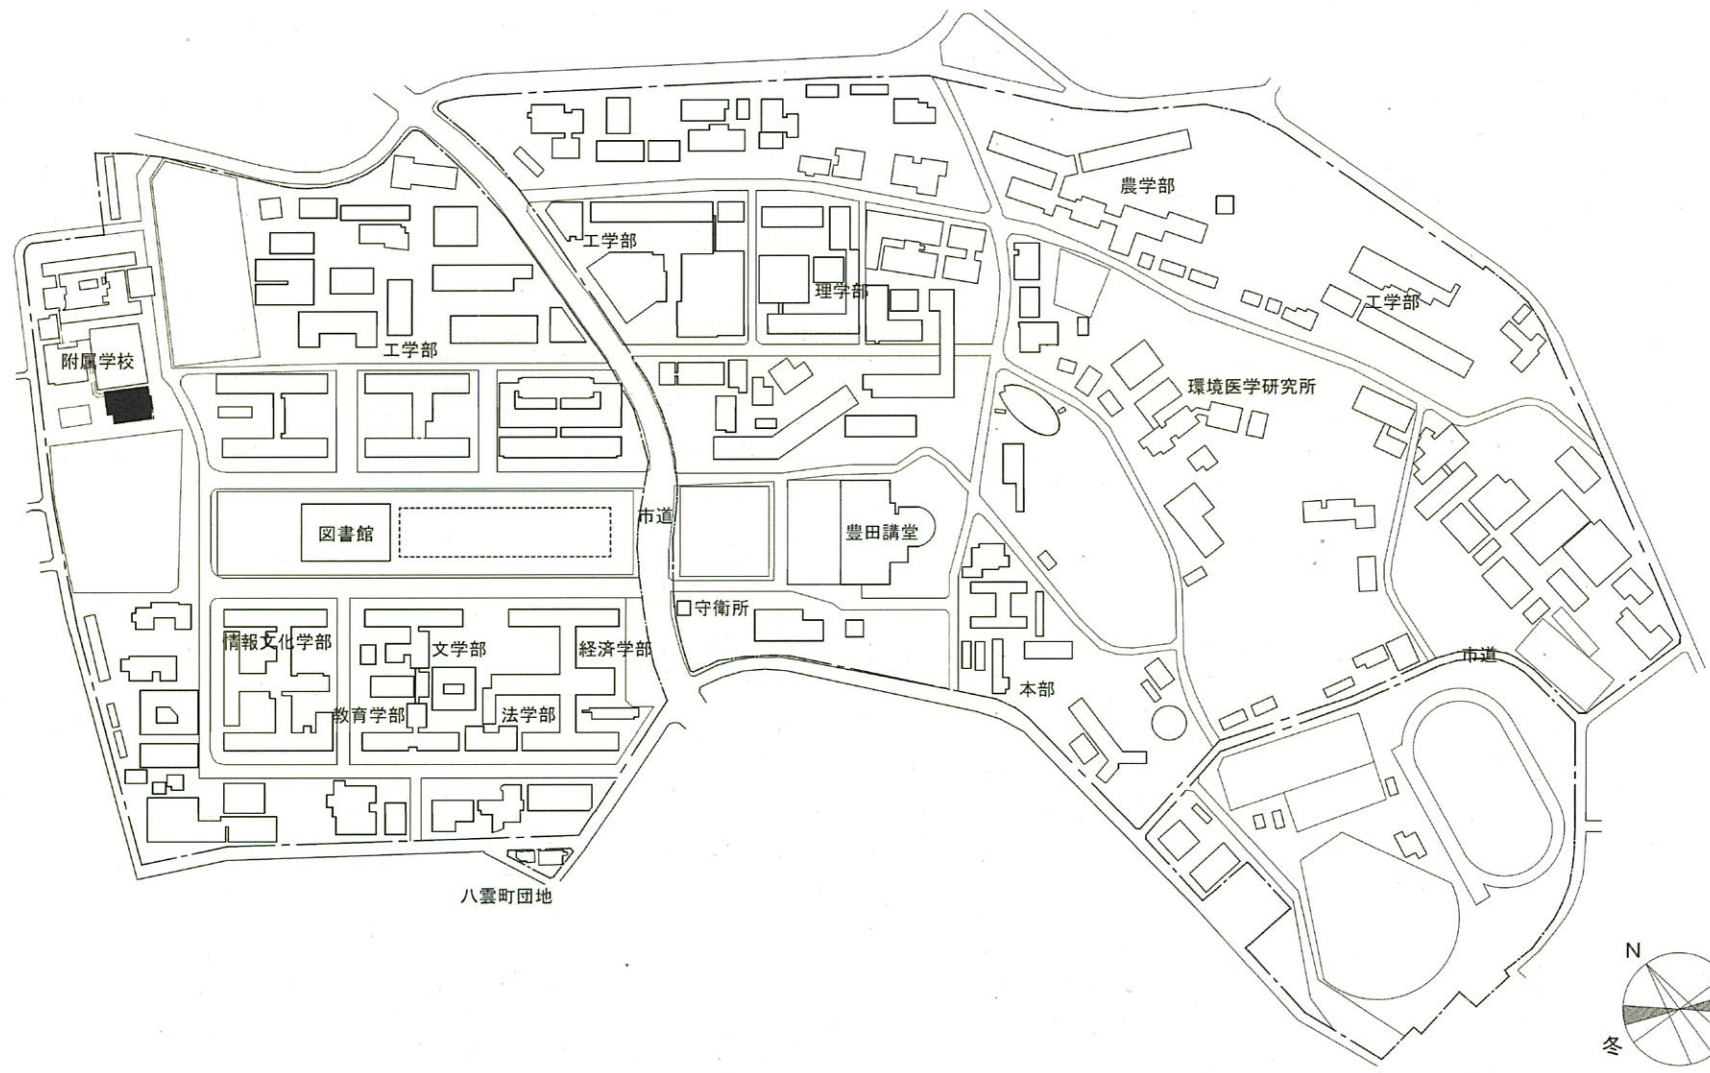

団地名	名古屋大学 001 東山	事業名	東海国立大学機構(名古屋) (東山)長寿命化促進事業	配置図	1/6,000
-----	-----------------	-----	-------------------------------	-----	---------

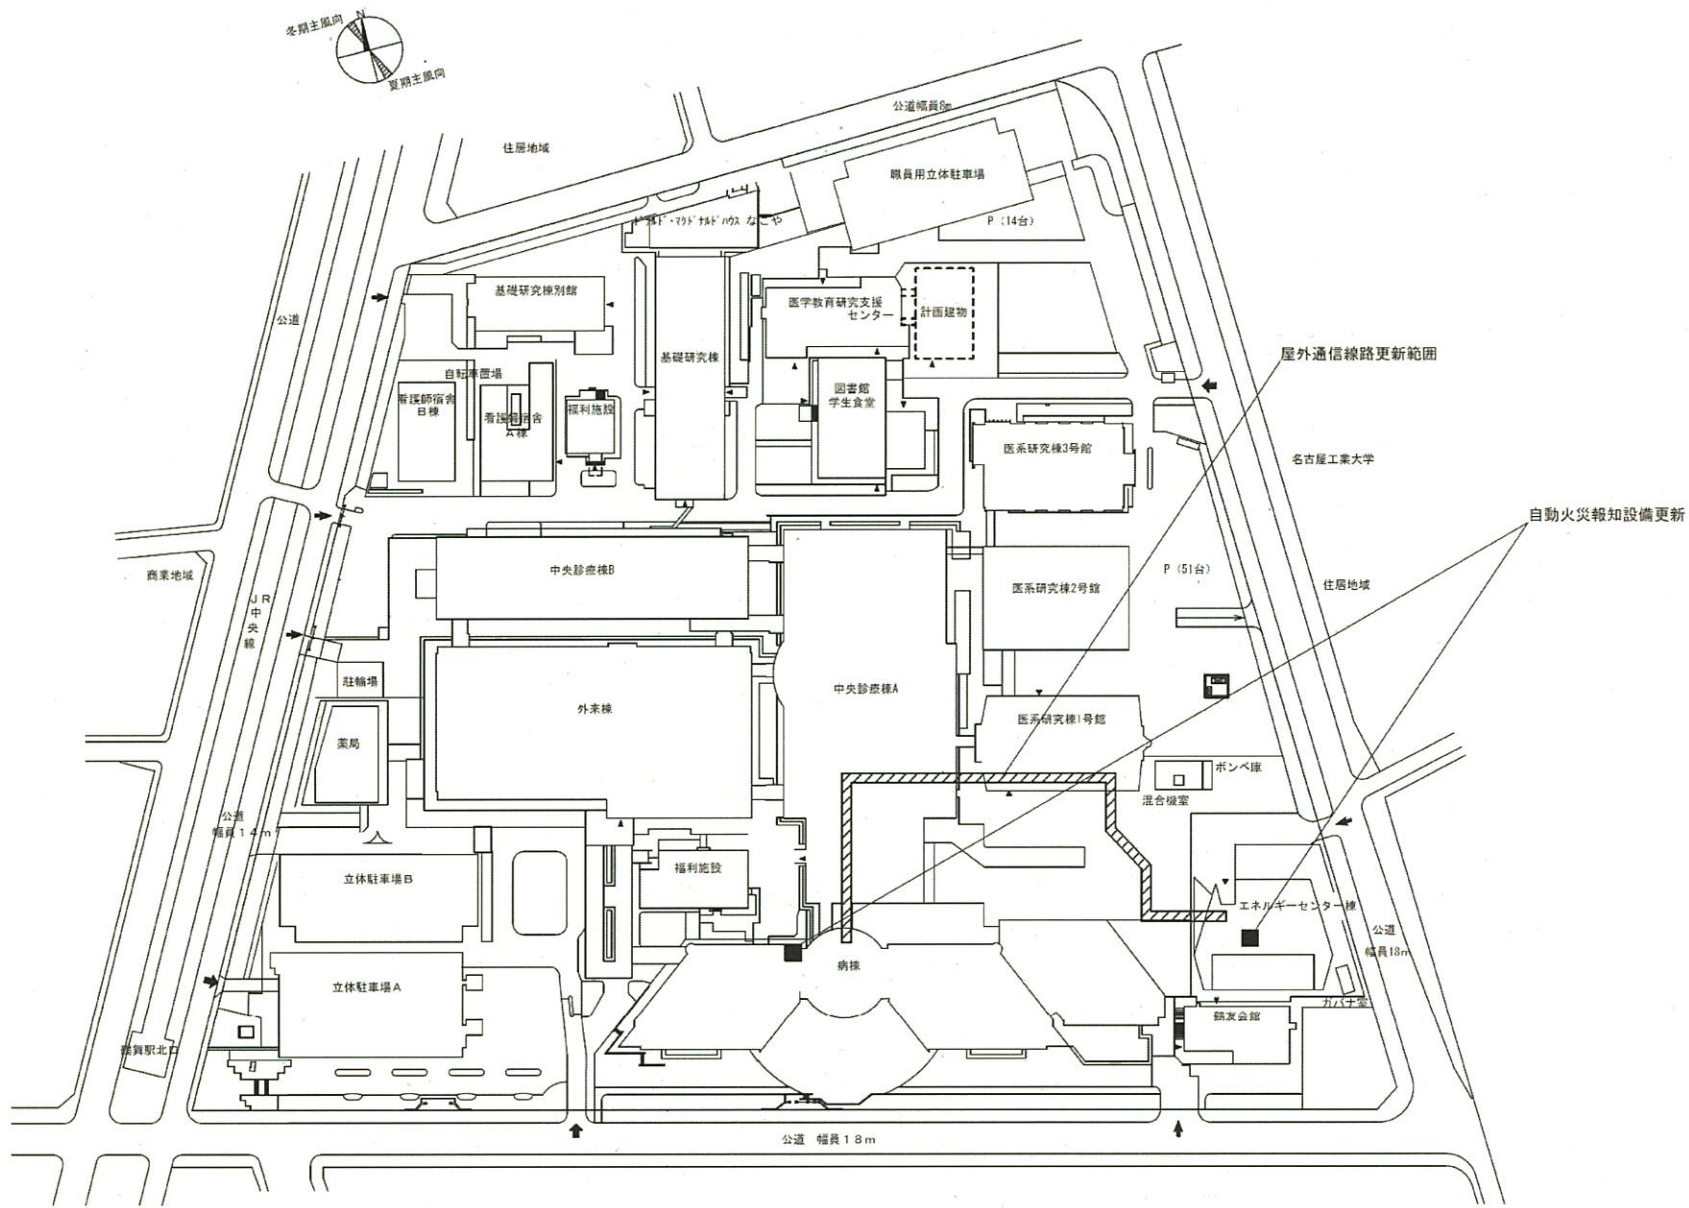


団地名	003 鶴舞	事業名	東海国立大学機構(名古屋) (医病)ライフライン再生(防災設備)	配置図	1/2,500
-----	--------	-----	-------------------------------------	-----	---------

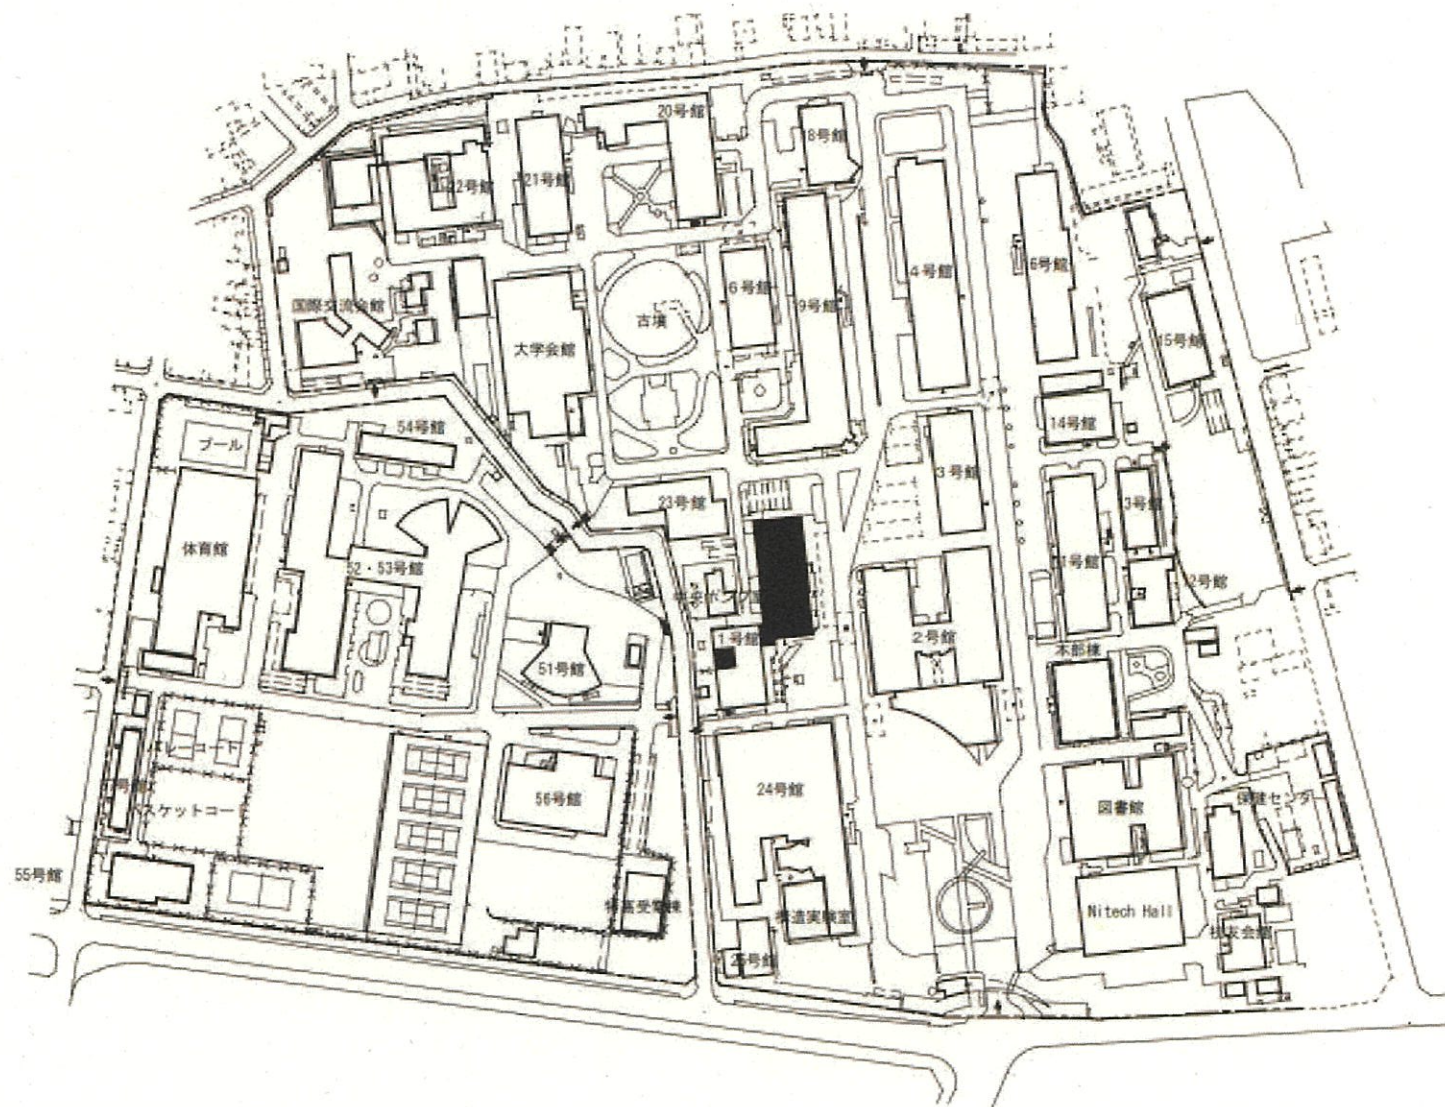


0 10 20 30 40 50 70 100 150 200m

団地名	001 御器所	事業名	名古屋工業大学(御器所)総合研究棟改修(工学系)	配置図	1/3000
-----	---------	-----	--------------------------	-----	--------

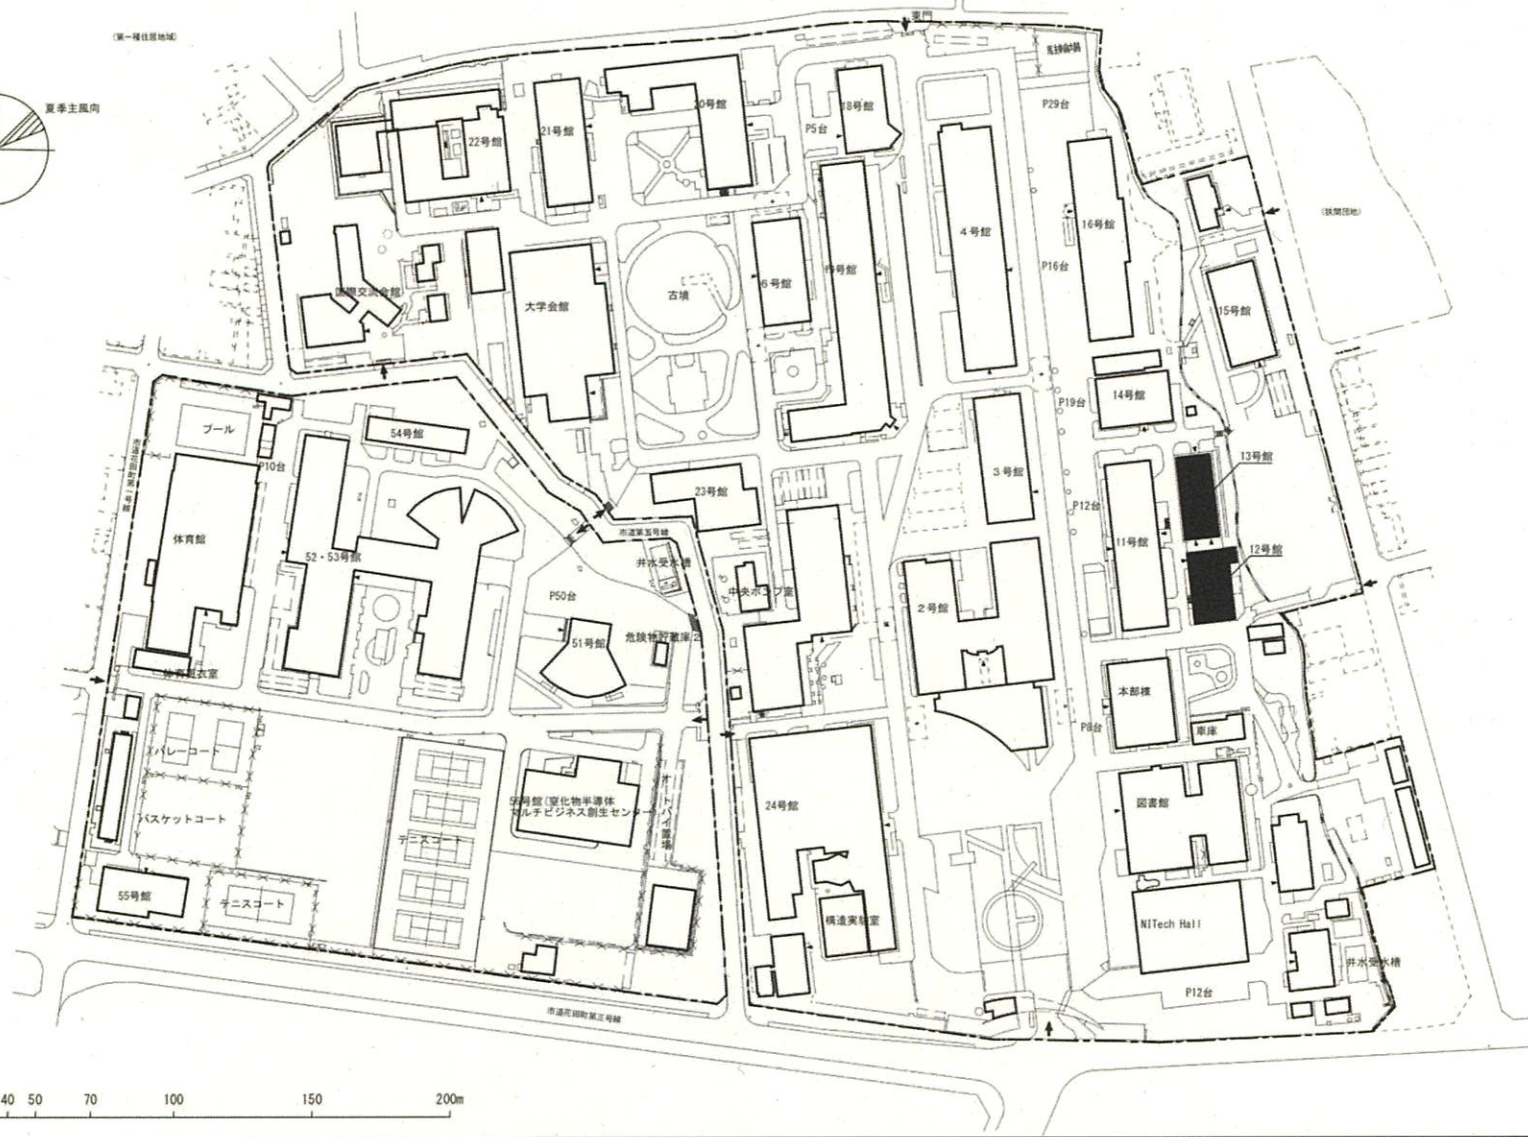


0 10 20 30 40 50 70 100 150 200m


団地名	001 御器所	事業名	名古屋工業大学(御器所他)長寿命化促進事業	配置図	1/2600
-----	---------	-----	-----------------------	-----	--------

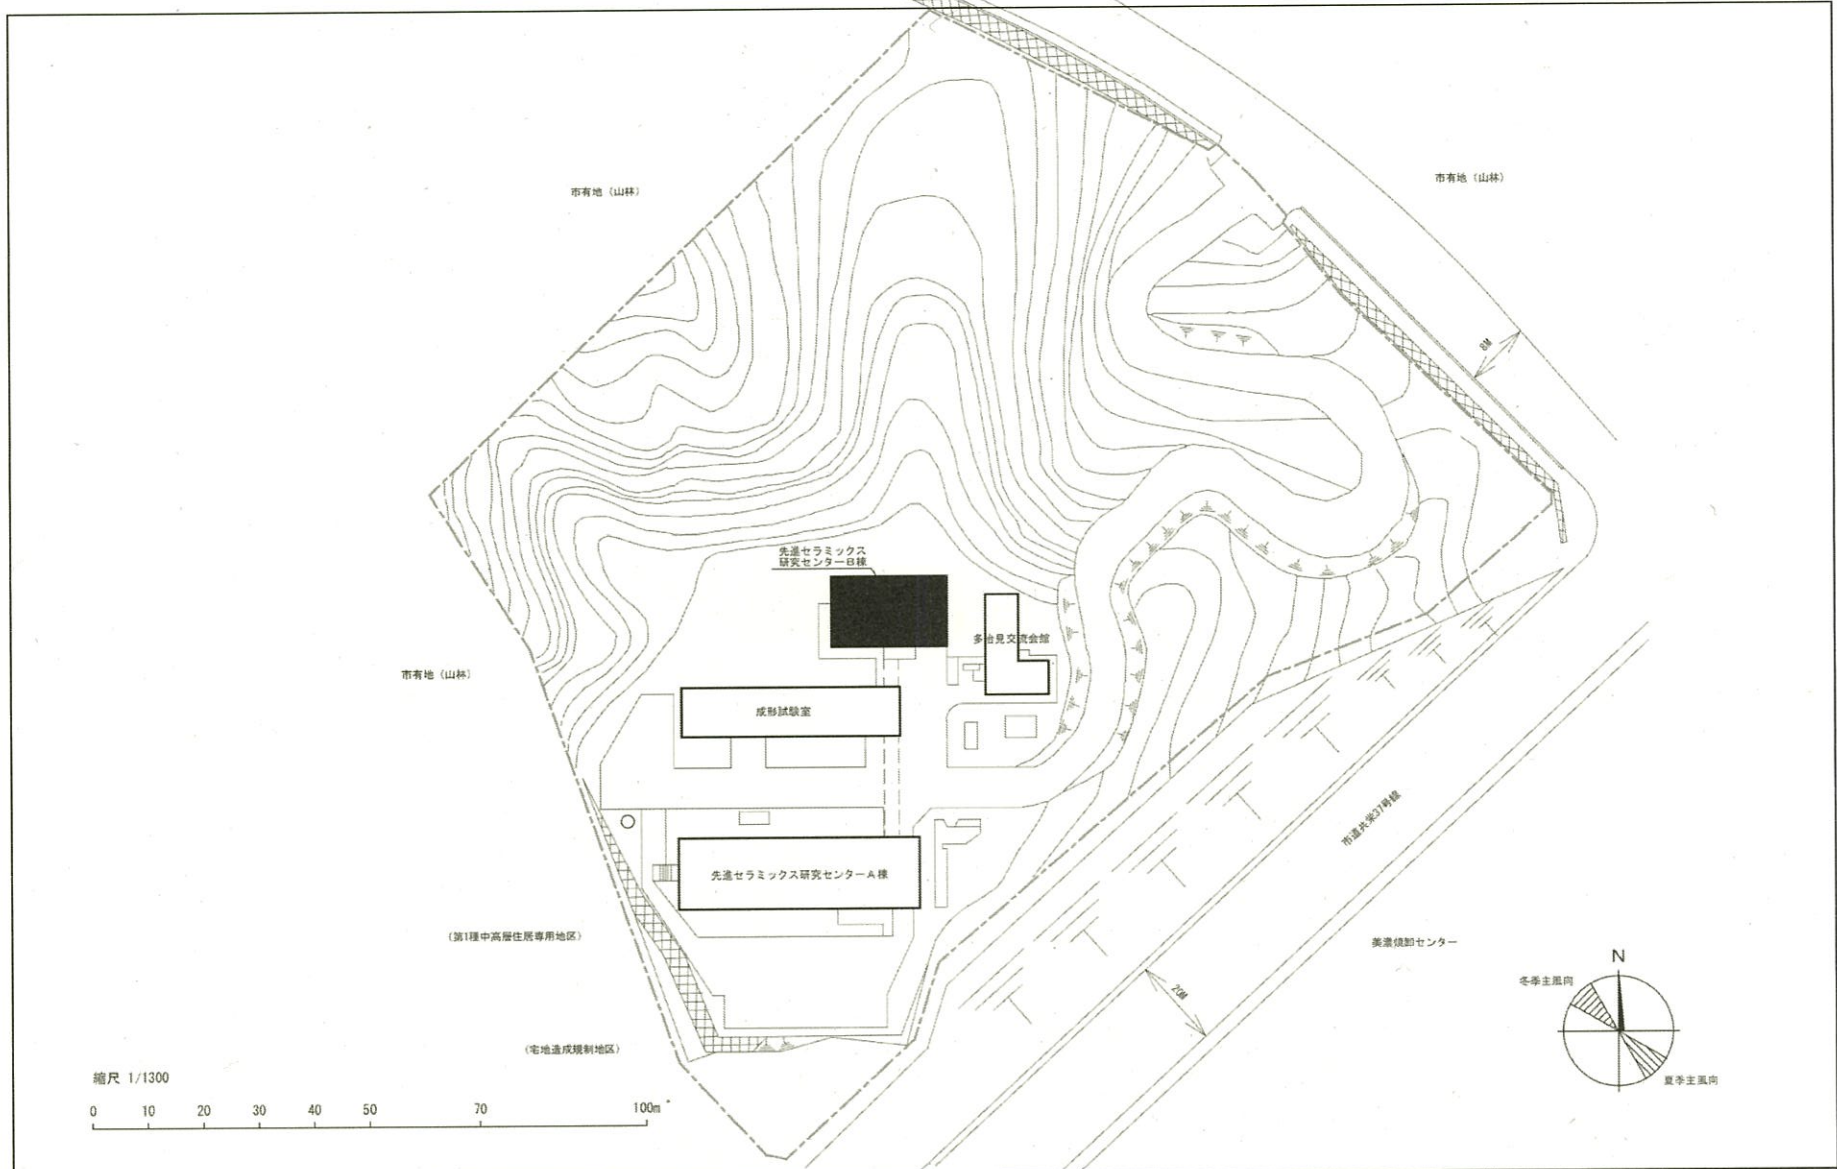


団地名	008 多治見	事業名	名古屋工業大学(御器所他)長寿命化促進事業	配置図	1/1300
-----	---------	-----	-----------------------	-----	--------

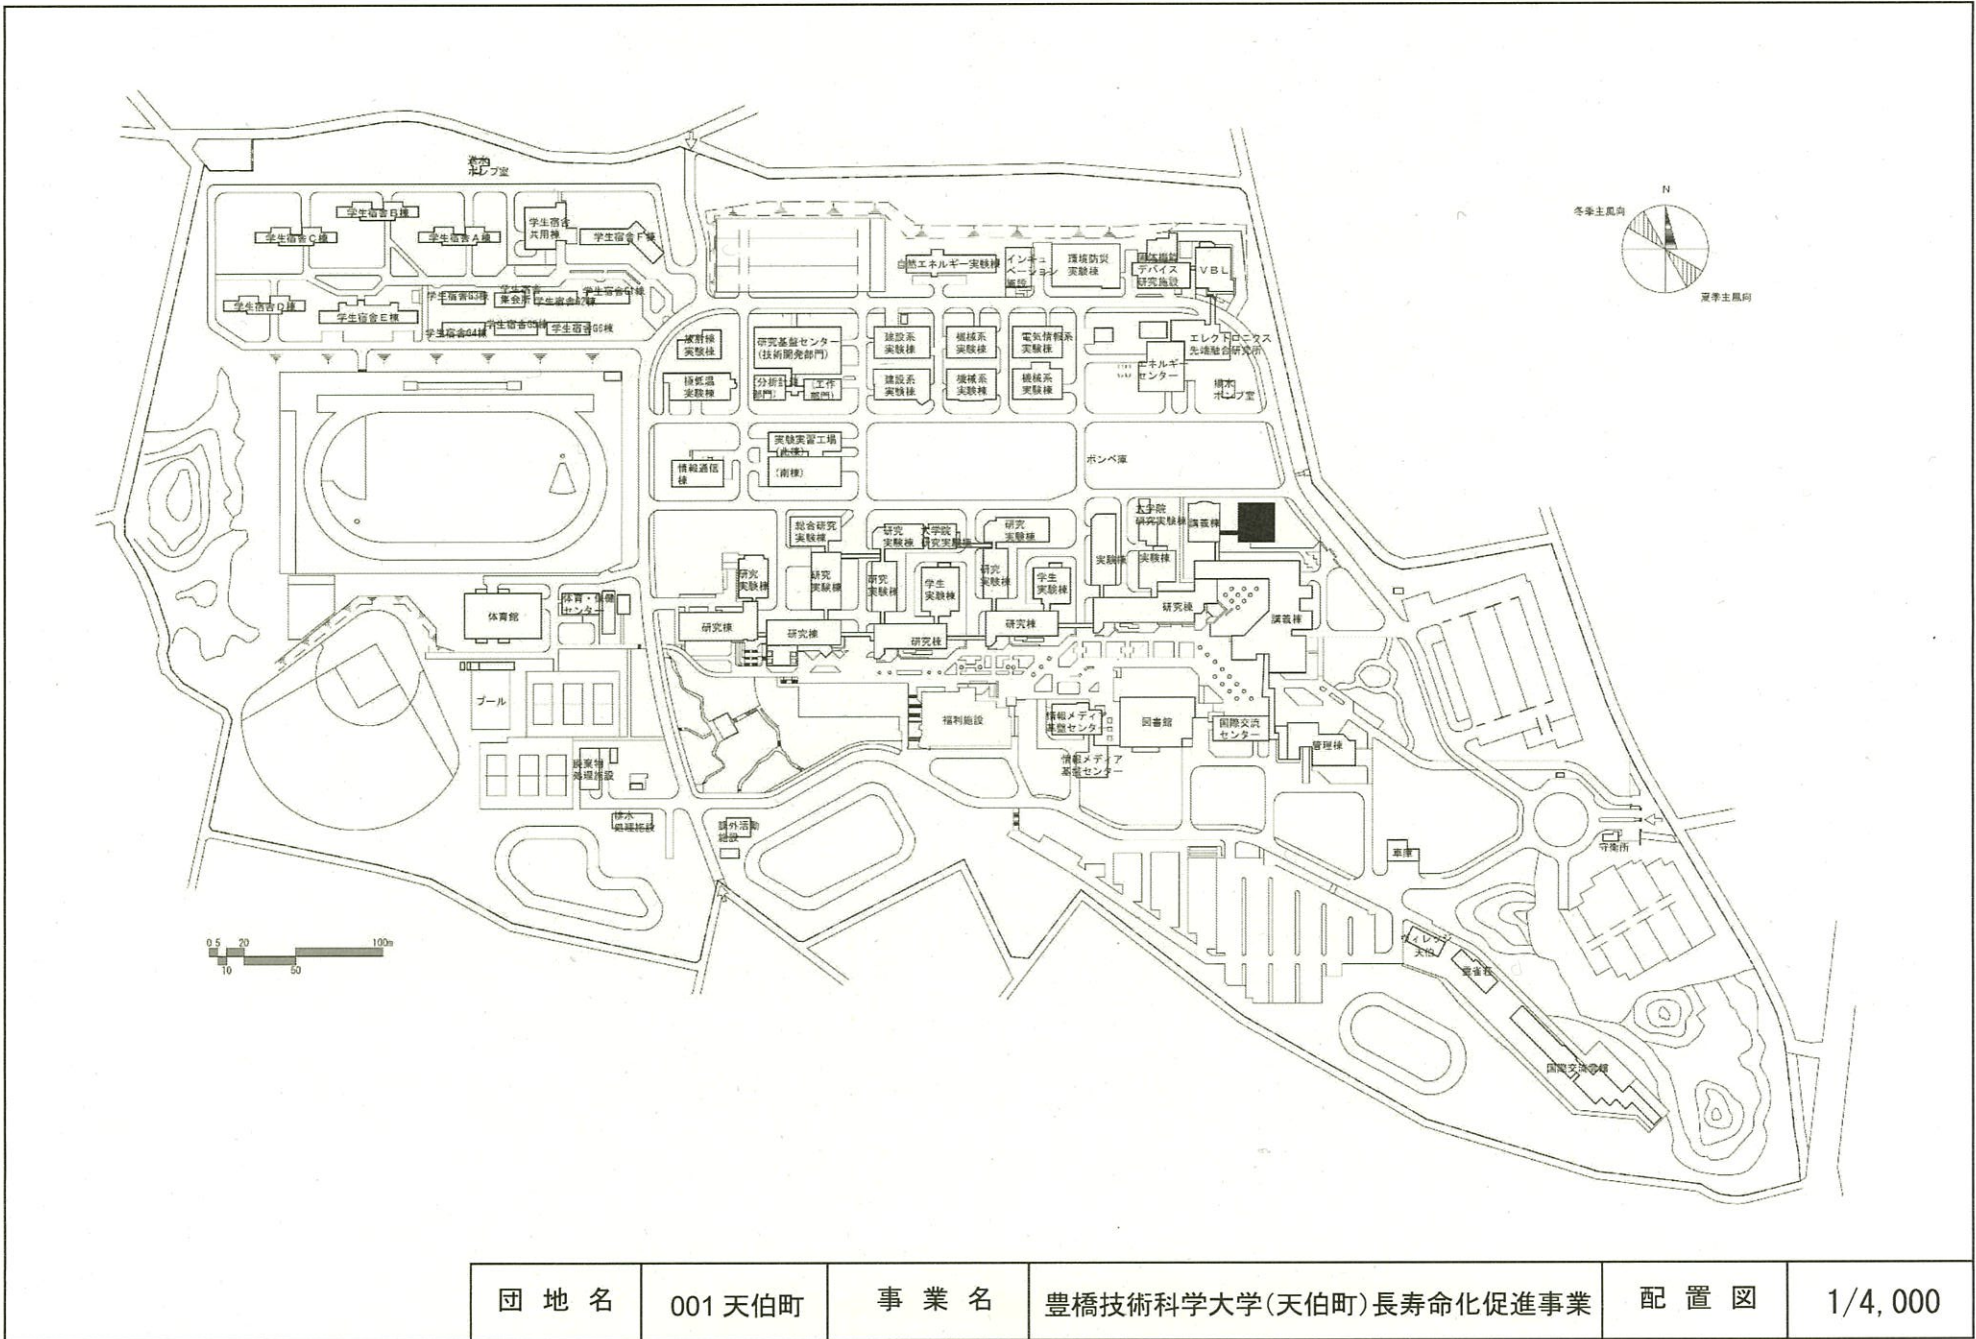


団地名	001天伯町	事業名	豊橋技術科学大学(天伯町)長寿化促進事業	配置図	1/4,000
-----	--------	-----	----------------------	-----	---------

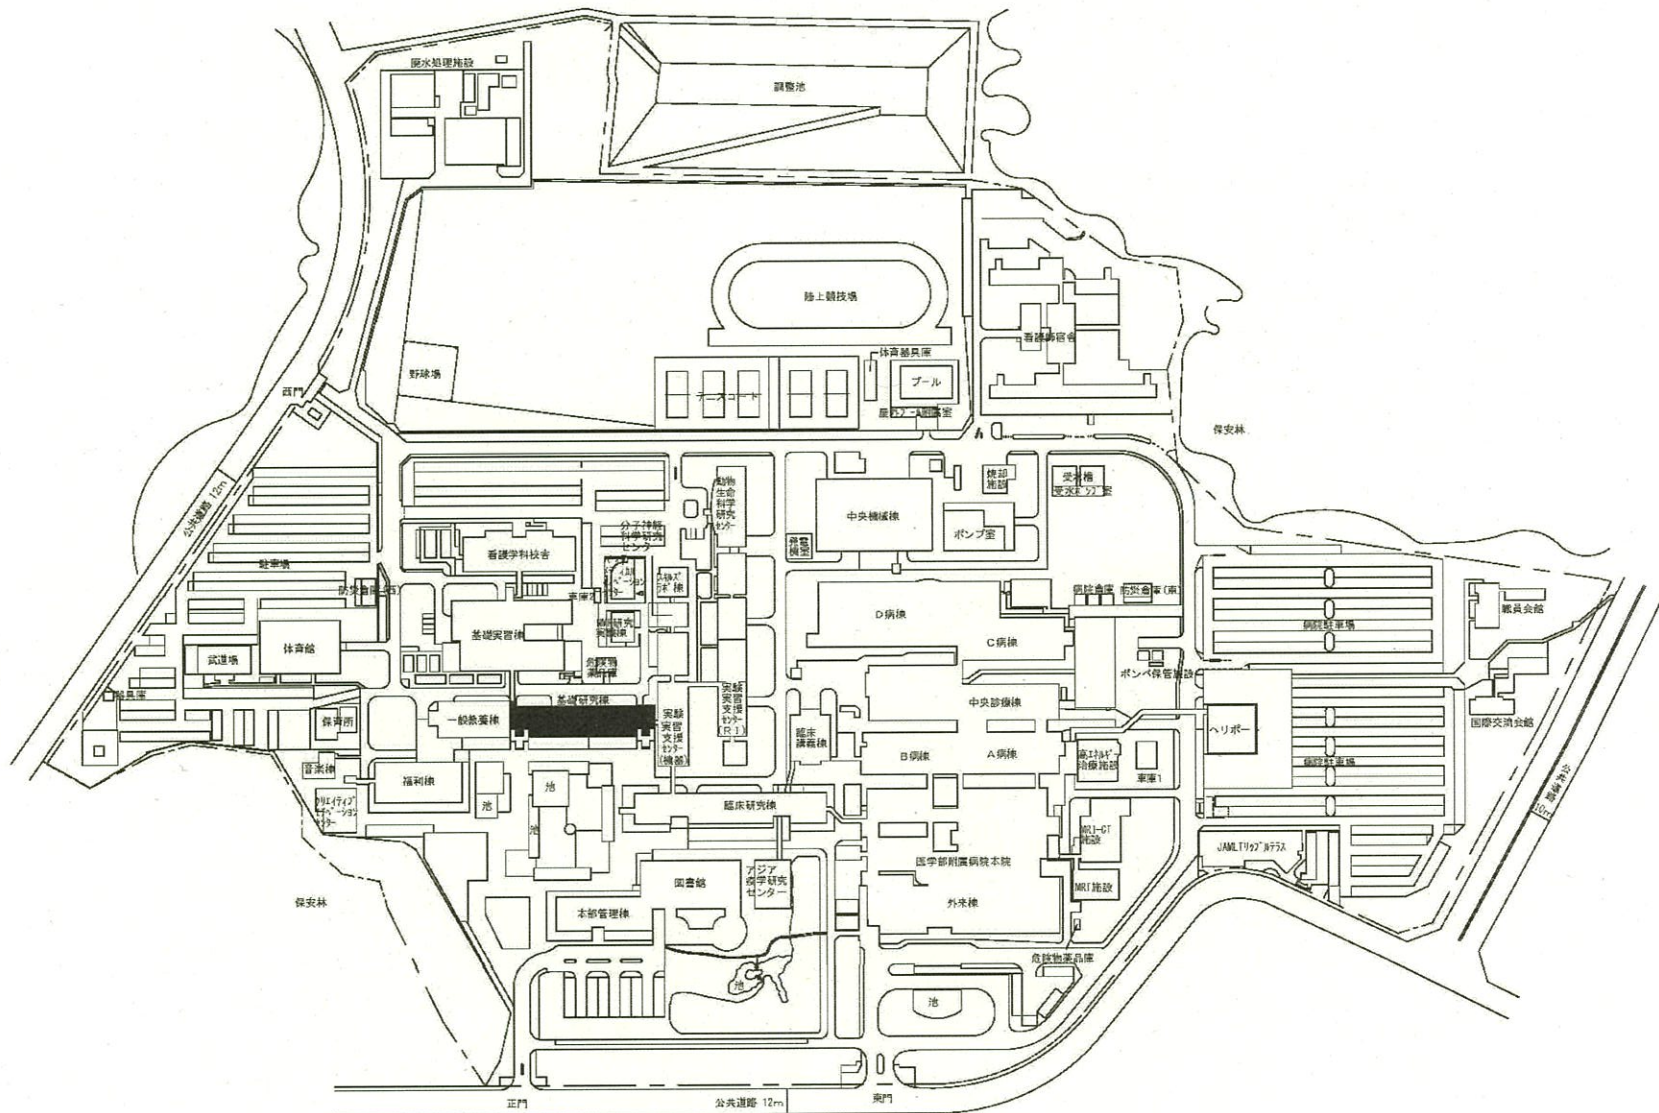


団地名	001 瀬田月輪	事業名	滋賀医科大学(瀬田月輪)総合研究棟改修(医学系)	配置図	1/4,000
-----	----------	-----	--------------------------	-----	---------

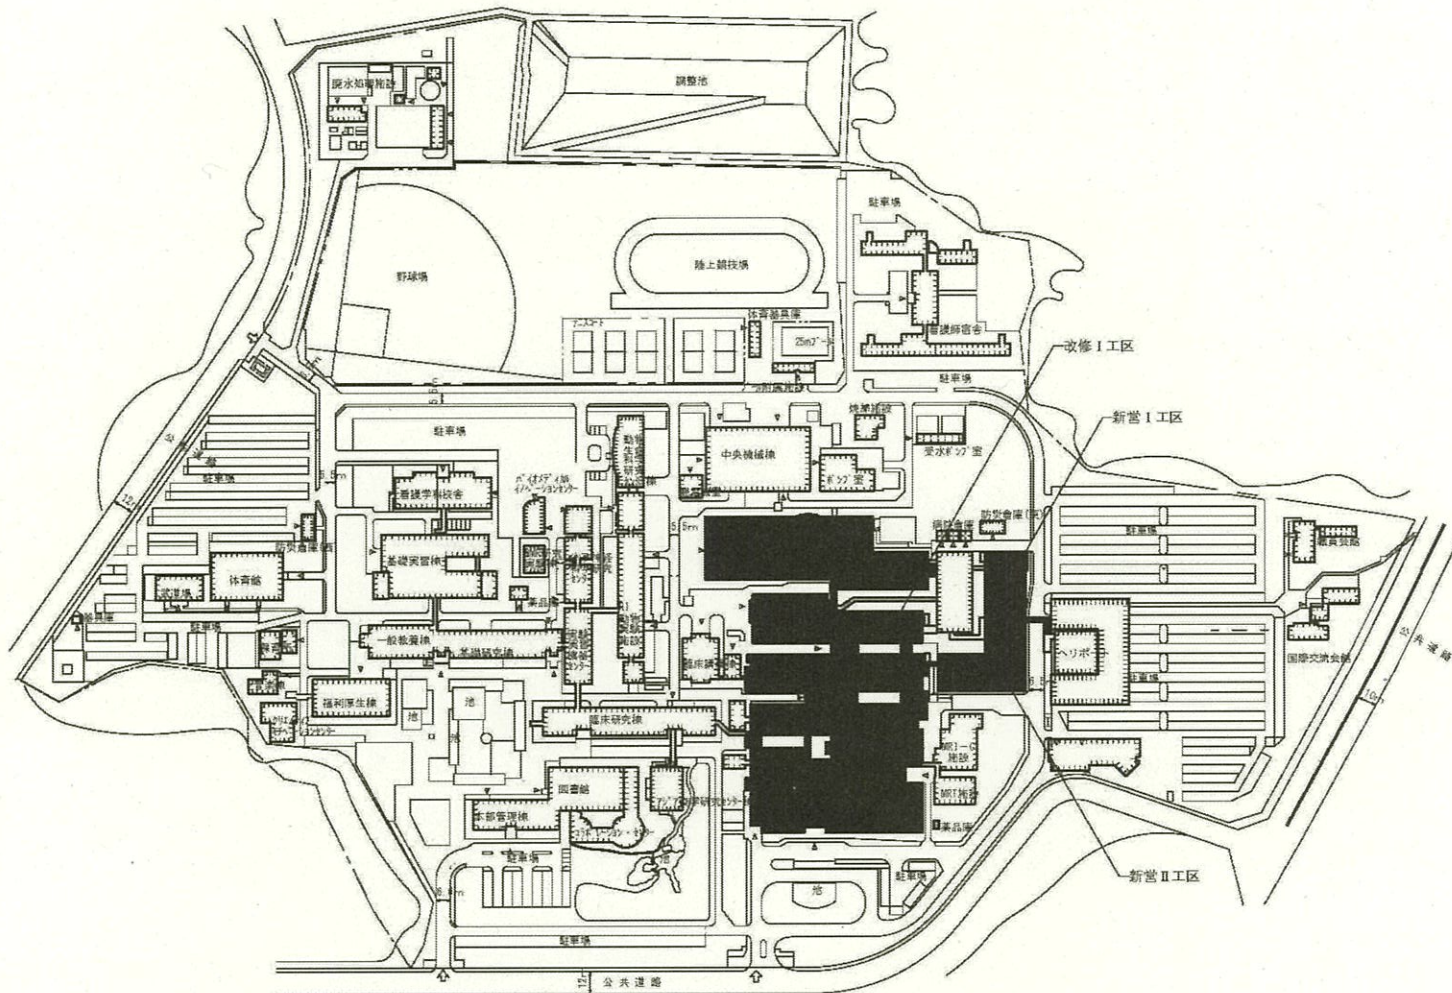


団地名	001 瀬田月輪	事業名	滋賀医科大学(医病)機能強化棟等	配置図	1/4,000
-----	----------	-----	------------------	-----	---------

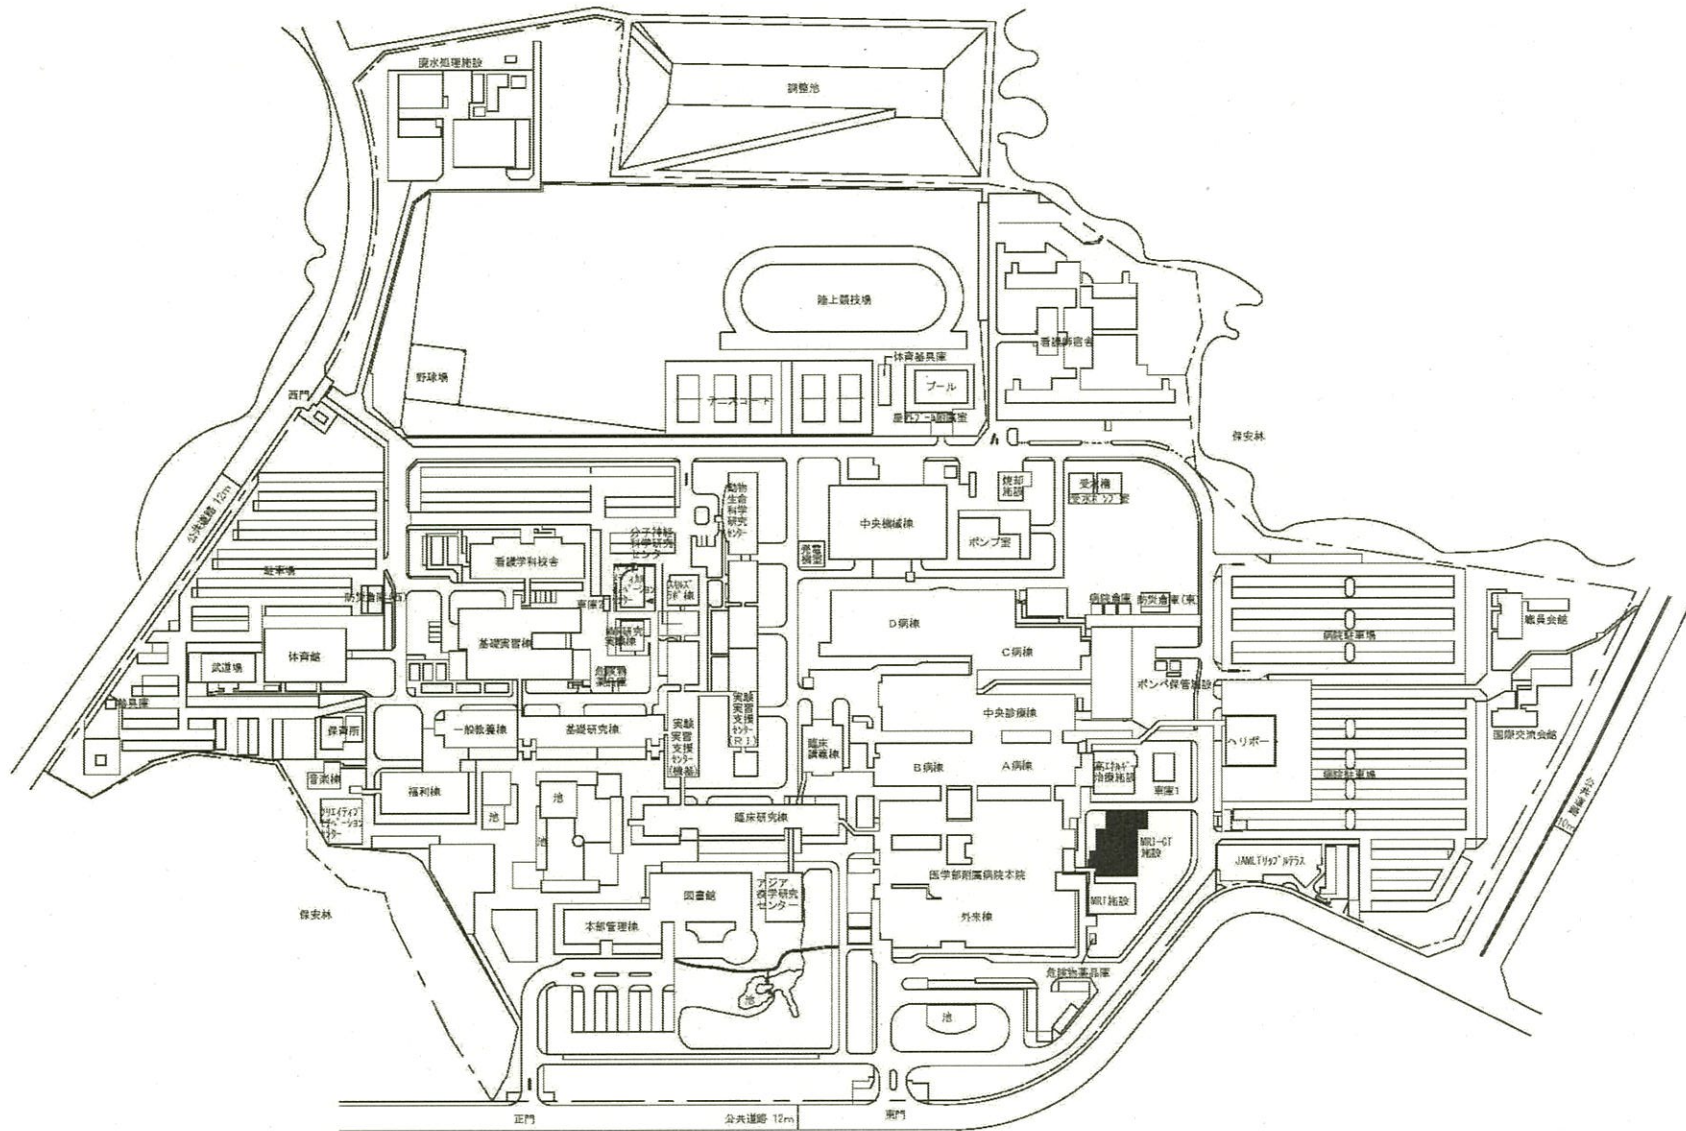


団地名	001 瀬田月輪	事業名	滋賀医科大学(医病)MRI-CT施設改修	配置図	1/4,000
-----	----------	-----	----------------------	-----	---------

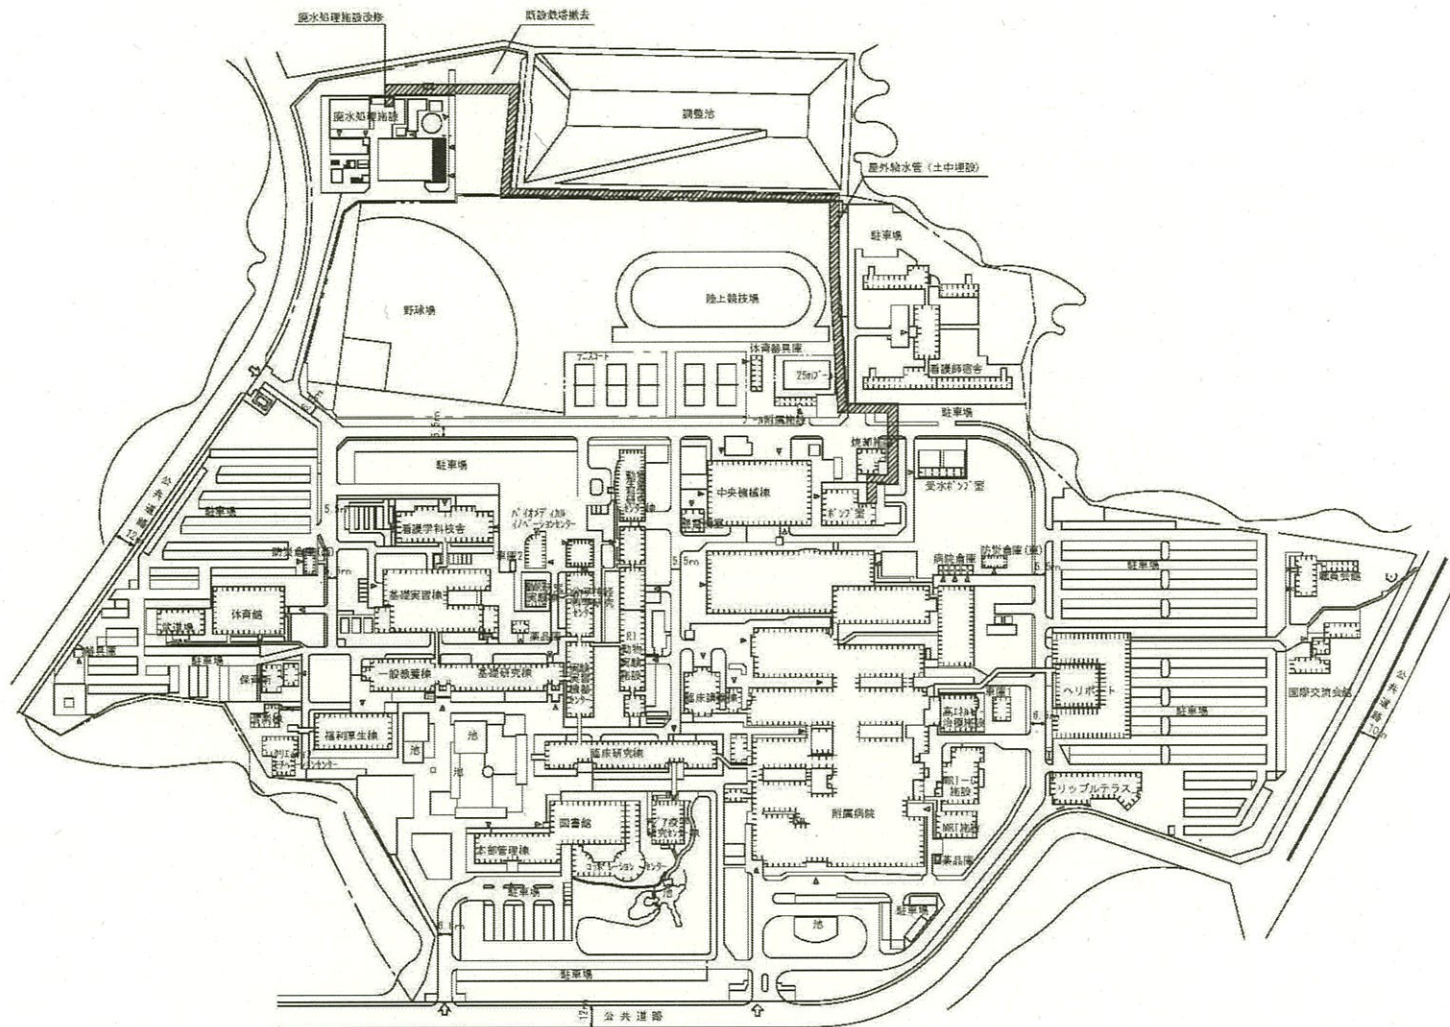


団地名	001 瀬田月輪	事業名	滋賀医科大学(医療)ライフライン再生(排水設備)	配置図	1/4,000
-----	----------	-----	--------------------------	-----	---------

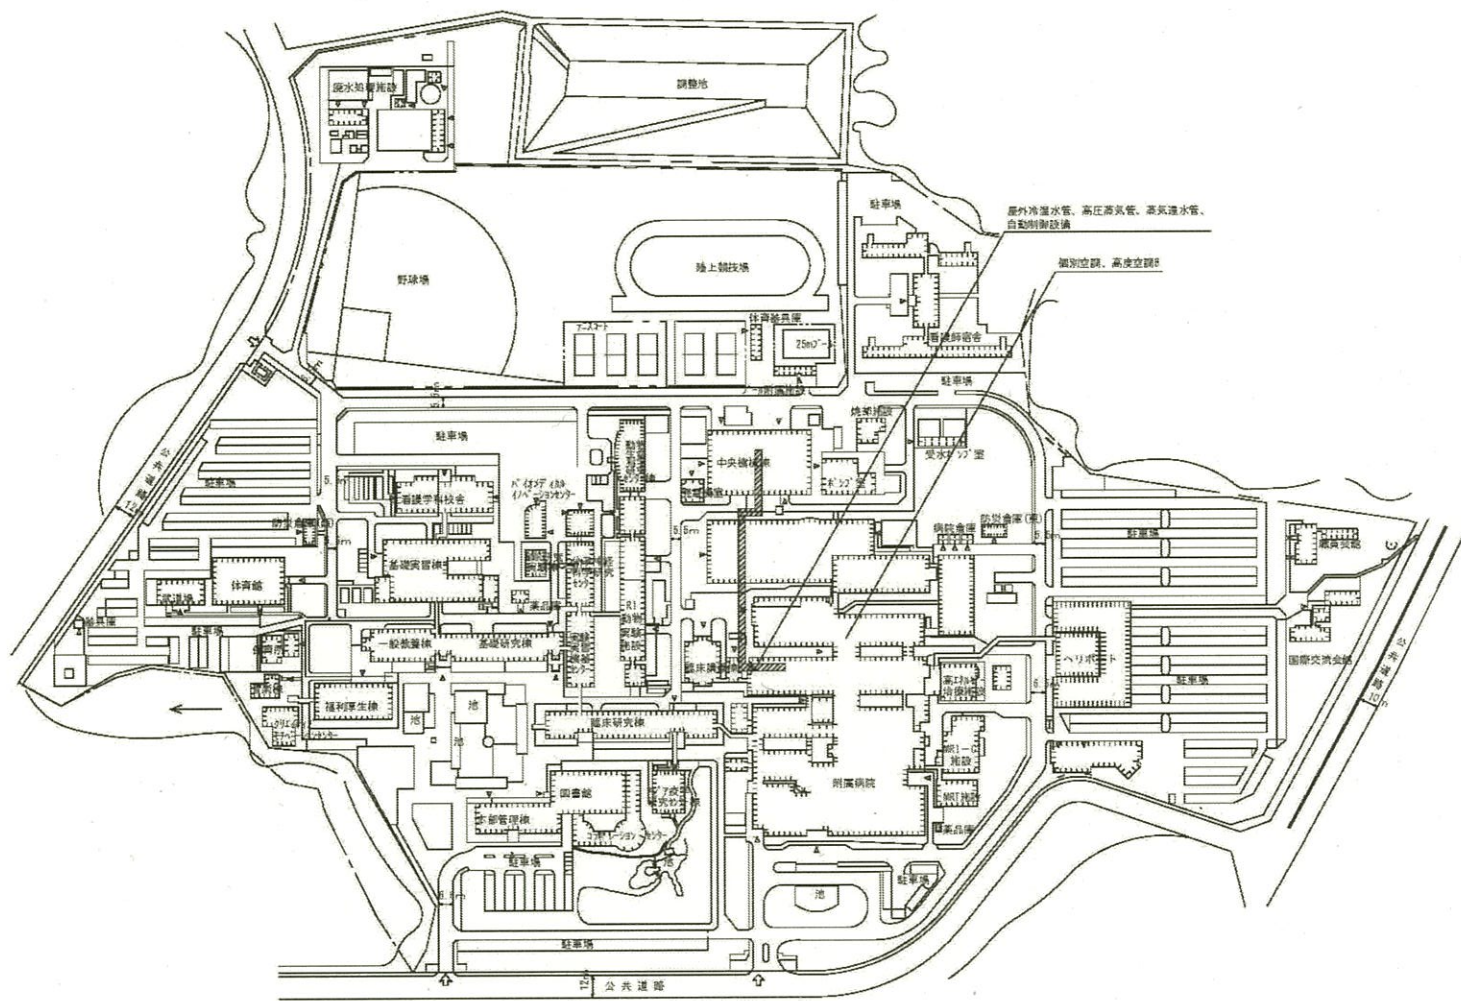


団地名	001 瀬田月輪	事業名	滋賀医科大学(医病)ライフライン再生(空調設備)	配置図	1/4,000
-----	----------	-----	--------------------------	-----	---------

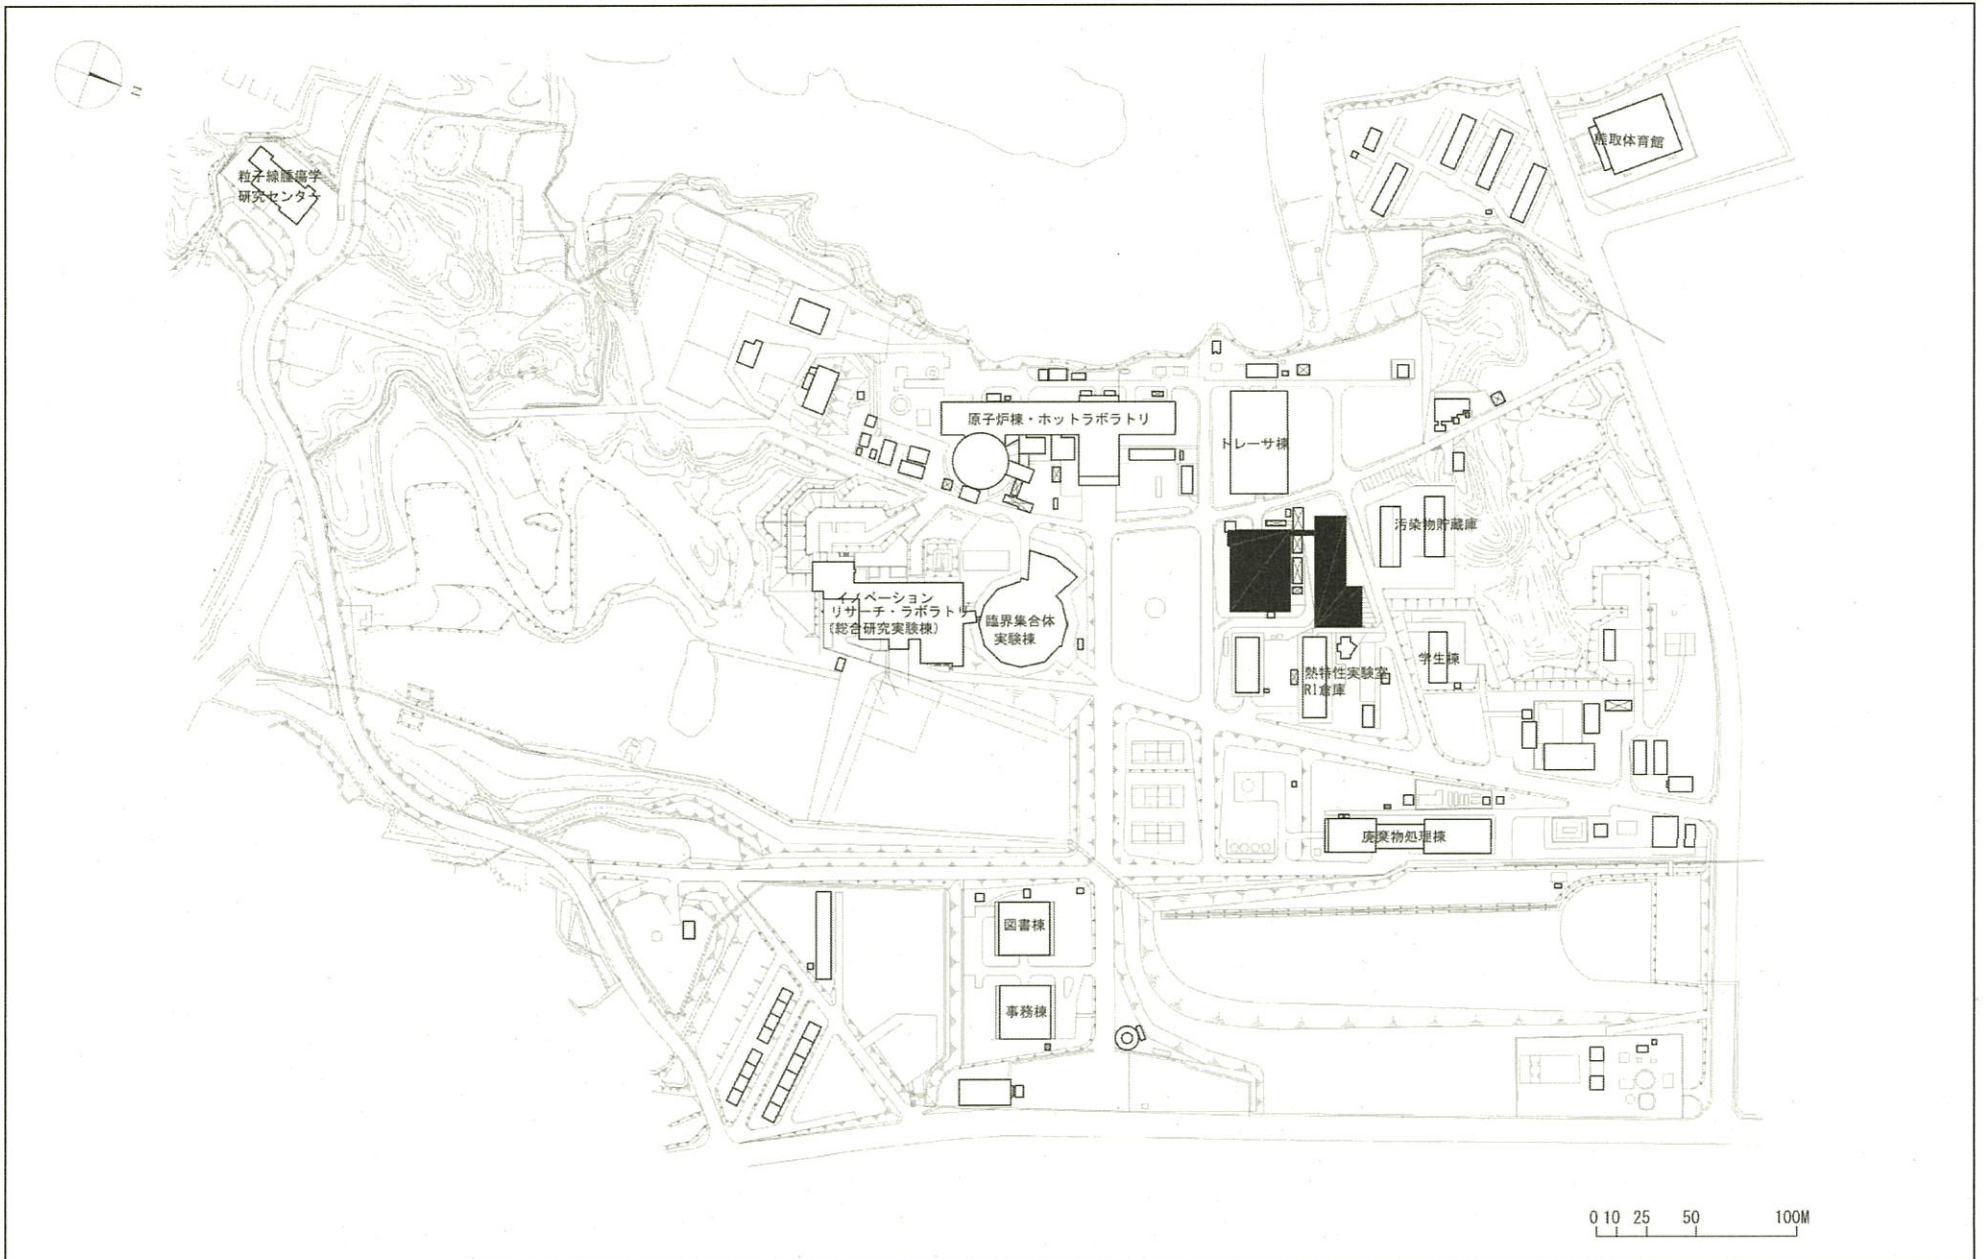


団地名	038 熊取	事業名	京都大学(熊取)総合研究棟(原子力科学系)	配置図	1/3, 500
-----	--------	-----	-----------------------	-----	----------

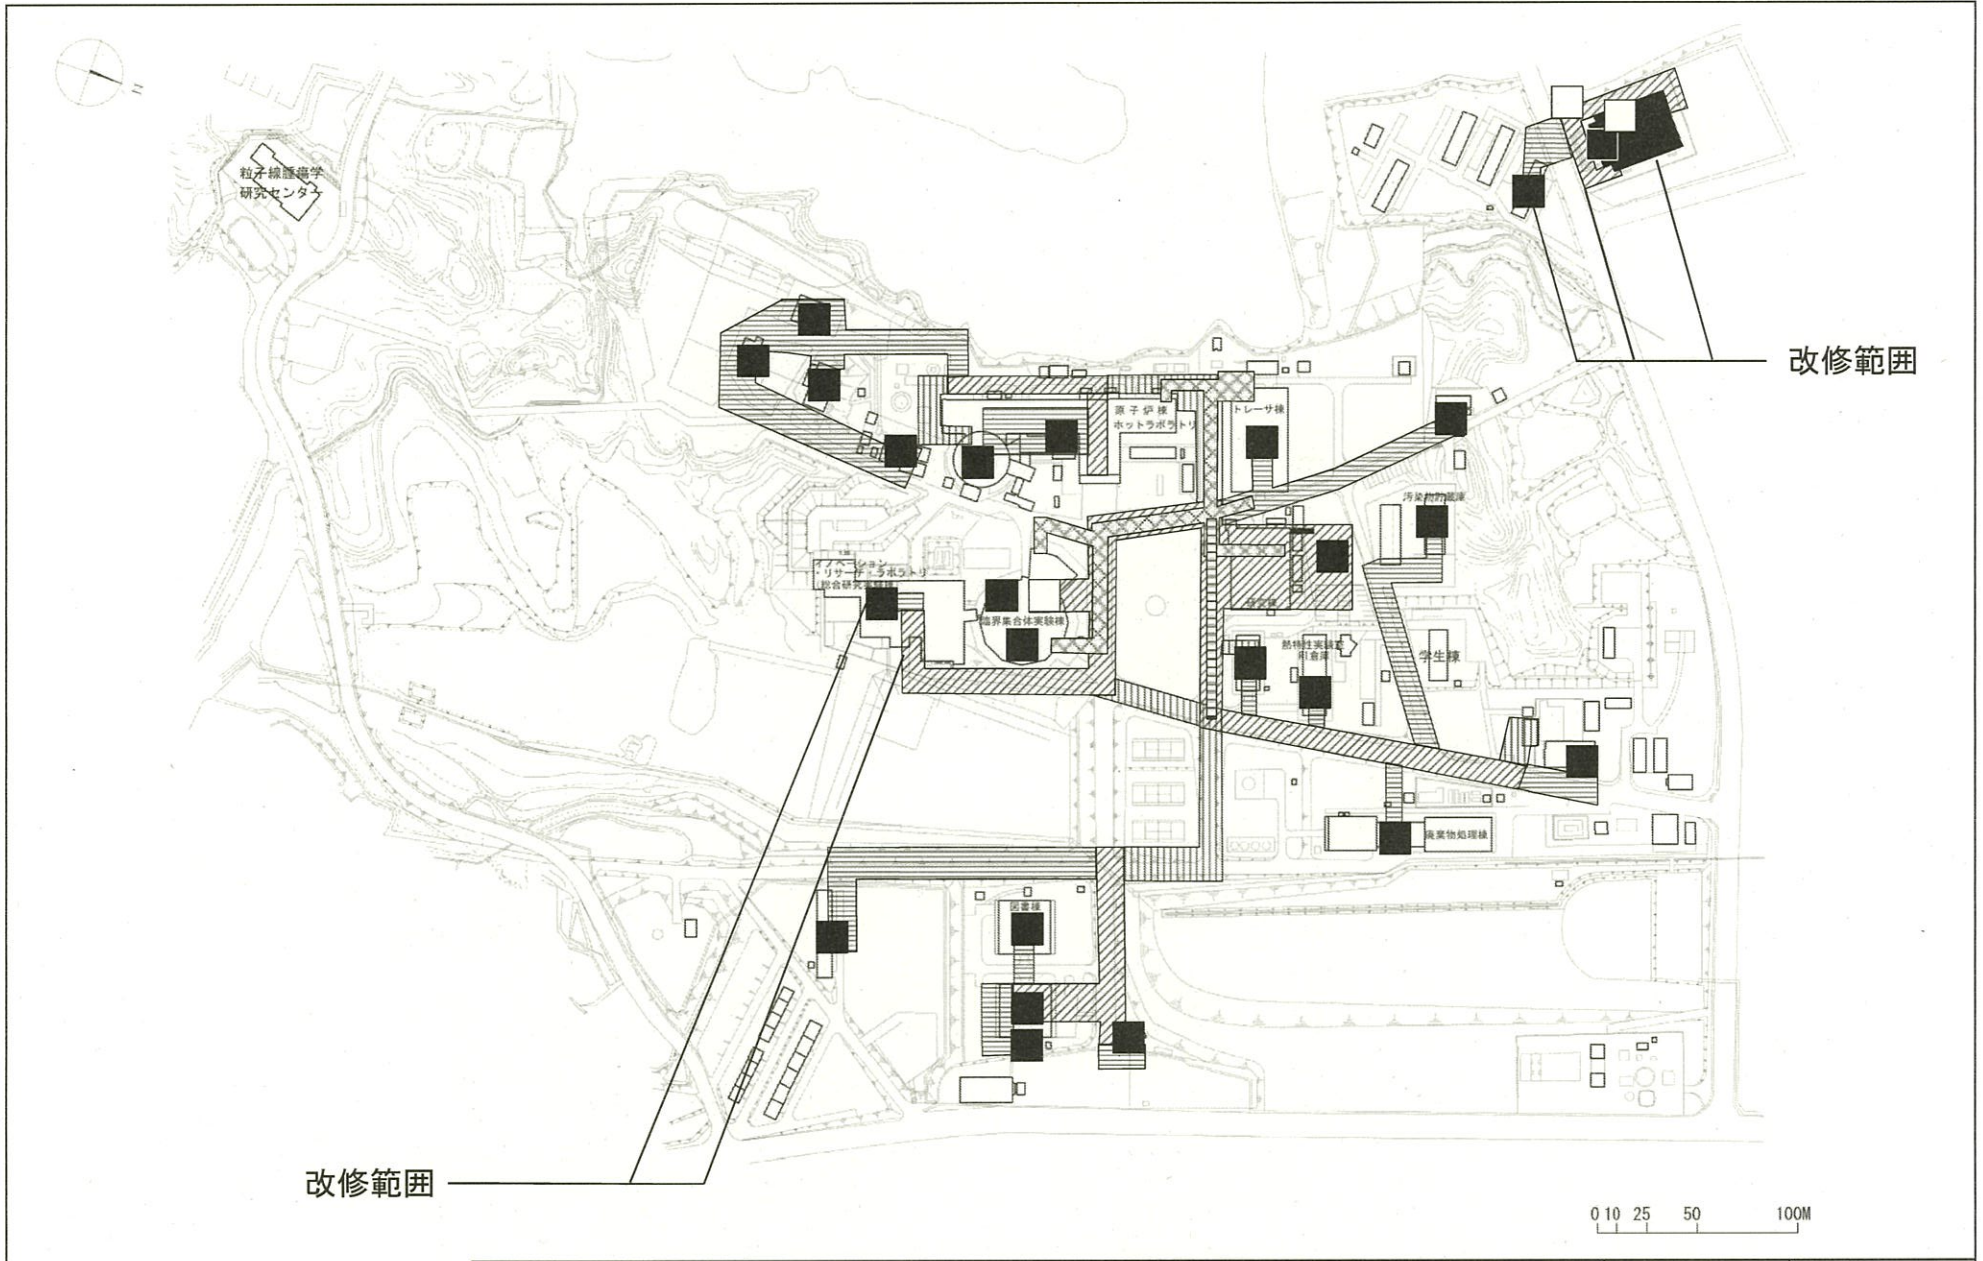


団地名	038 熊取	事業名	京都大学(熊取) ライフライン再生(原子力防災設備)	配置図	1/3, 500
-----	--------	-----	-------------------------------	-----	----------

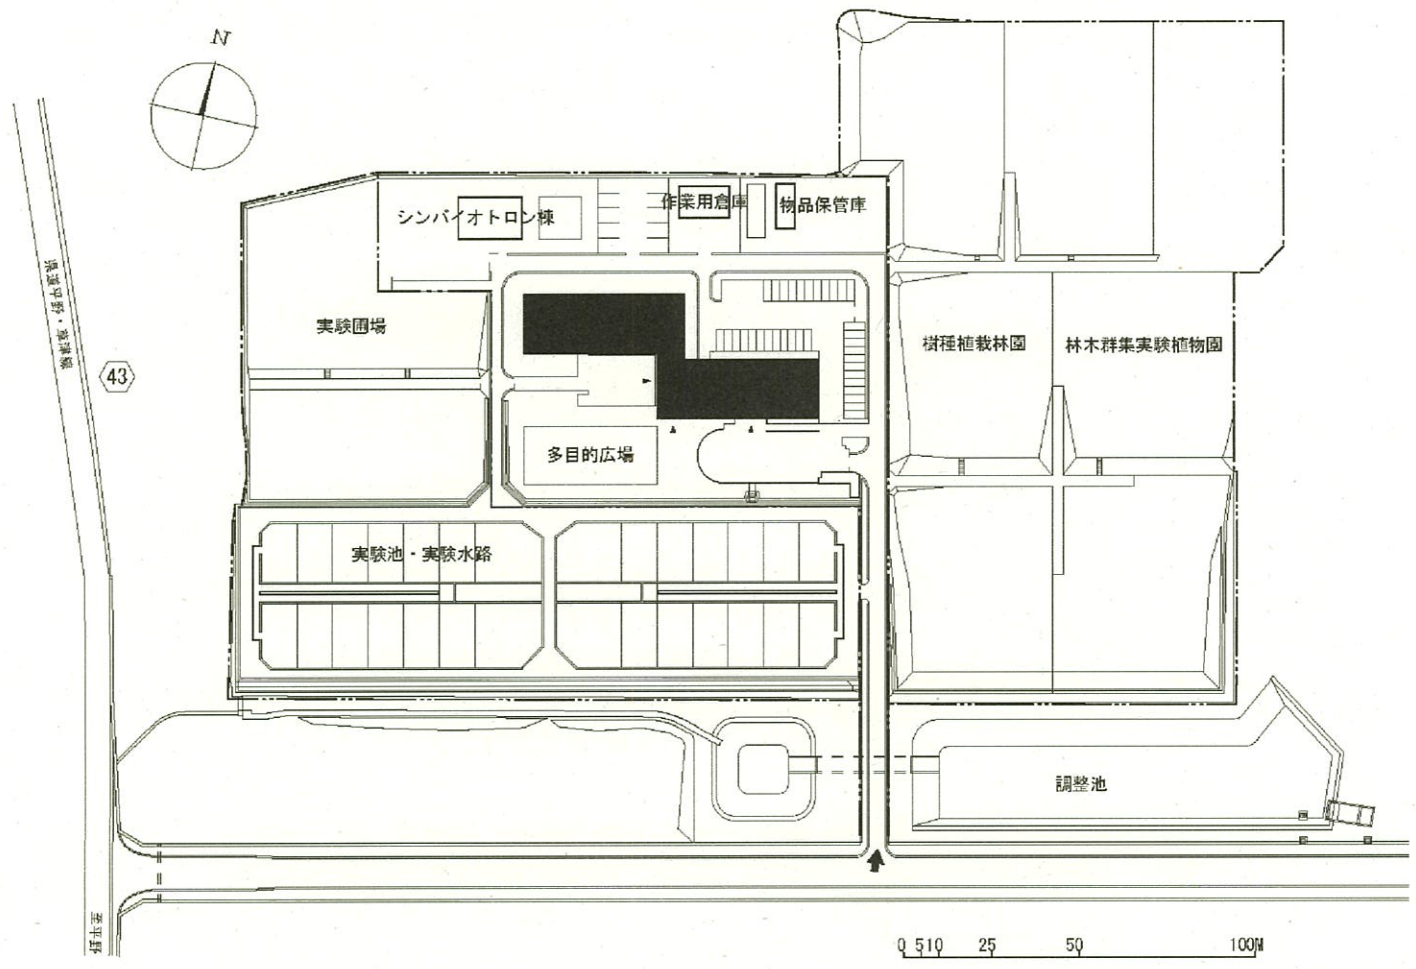


団地名	049 平野	事業名	京都大学(平野)長寿命化促進事業	配置図	1/2,000
-----	--------	-----	------------------	-----	---------

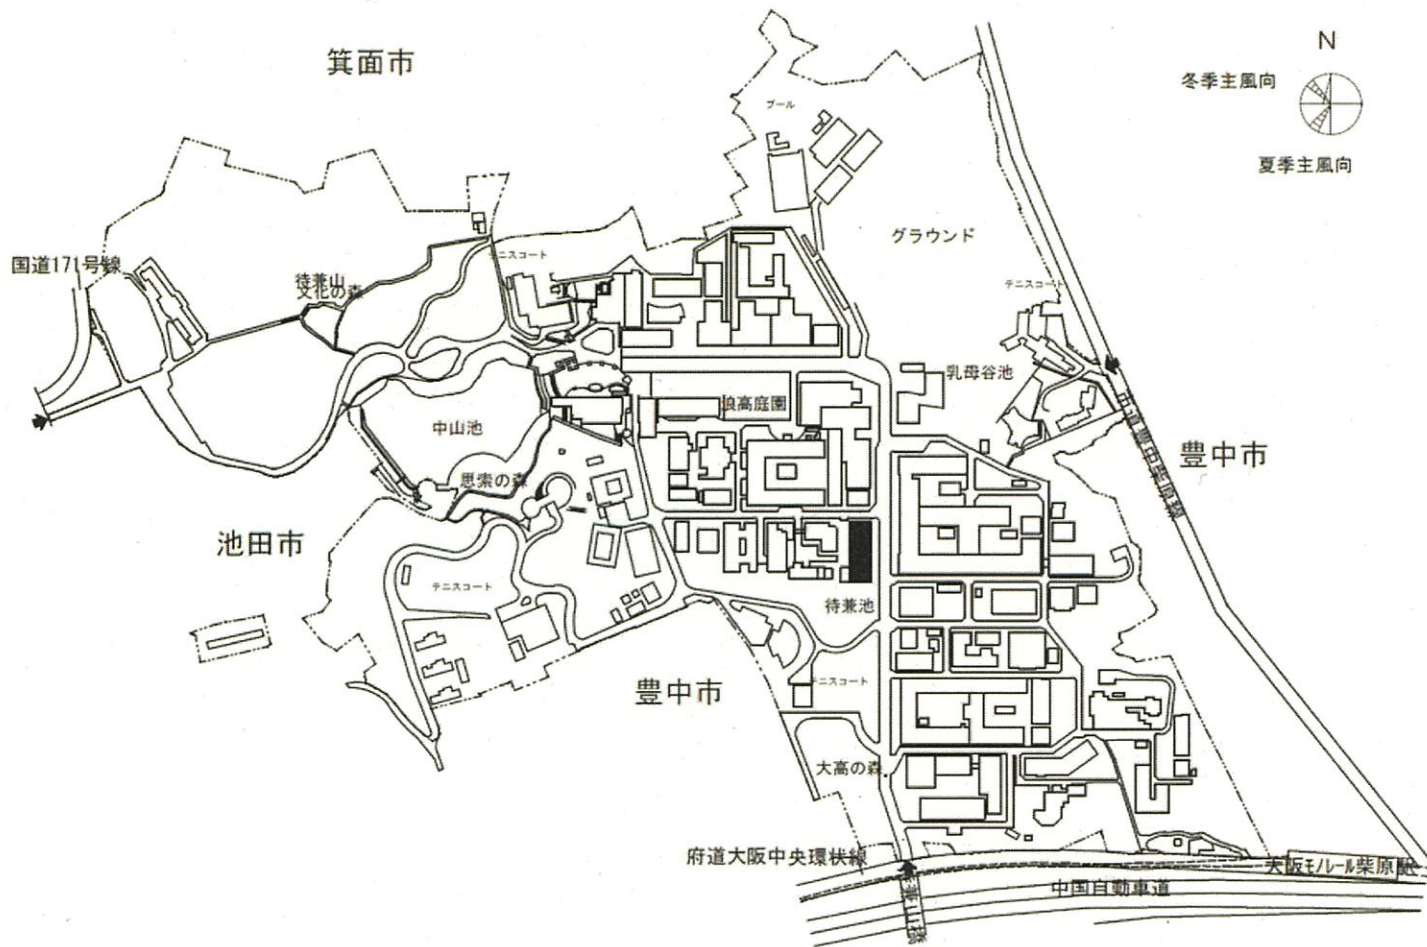


団地名	001 豊中	事業名	大阪大学(豊中)共創環境形成拠点施設	配置図	1/7000
-----	--------	-----	--------------------	-----	--------

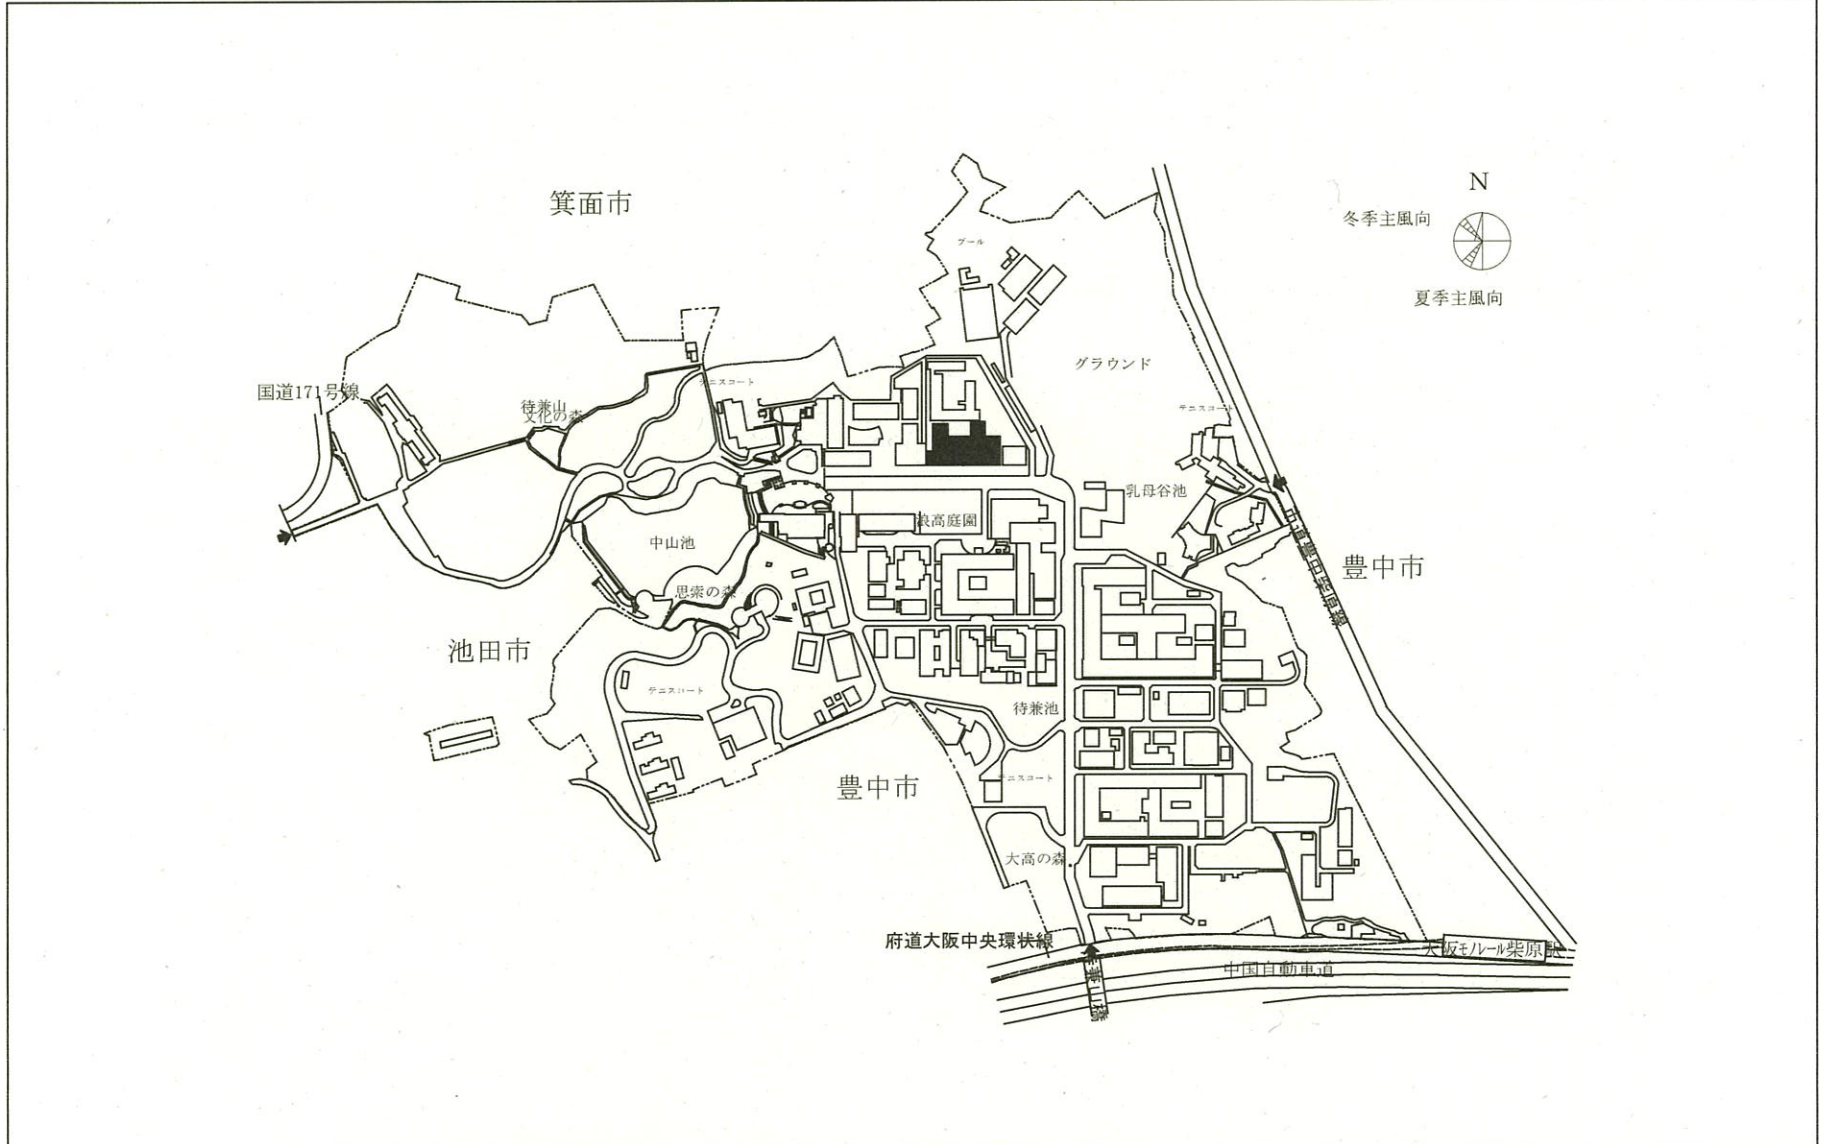


団地名	001 豊中	事業名	大阪大学（豊中）長寿命化促進事業	配置図	1/7,000
-----	--------	-----	------------------	-----	---------

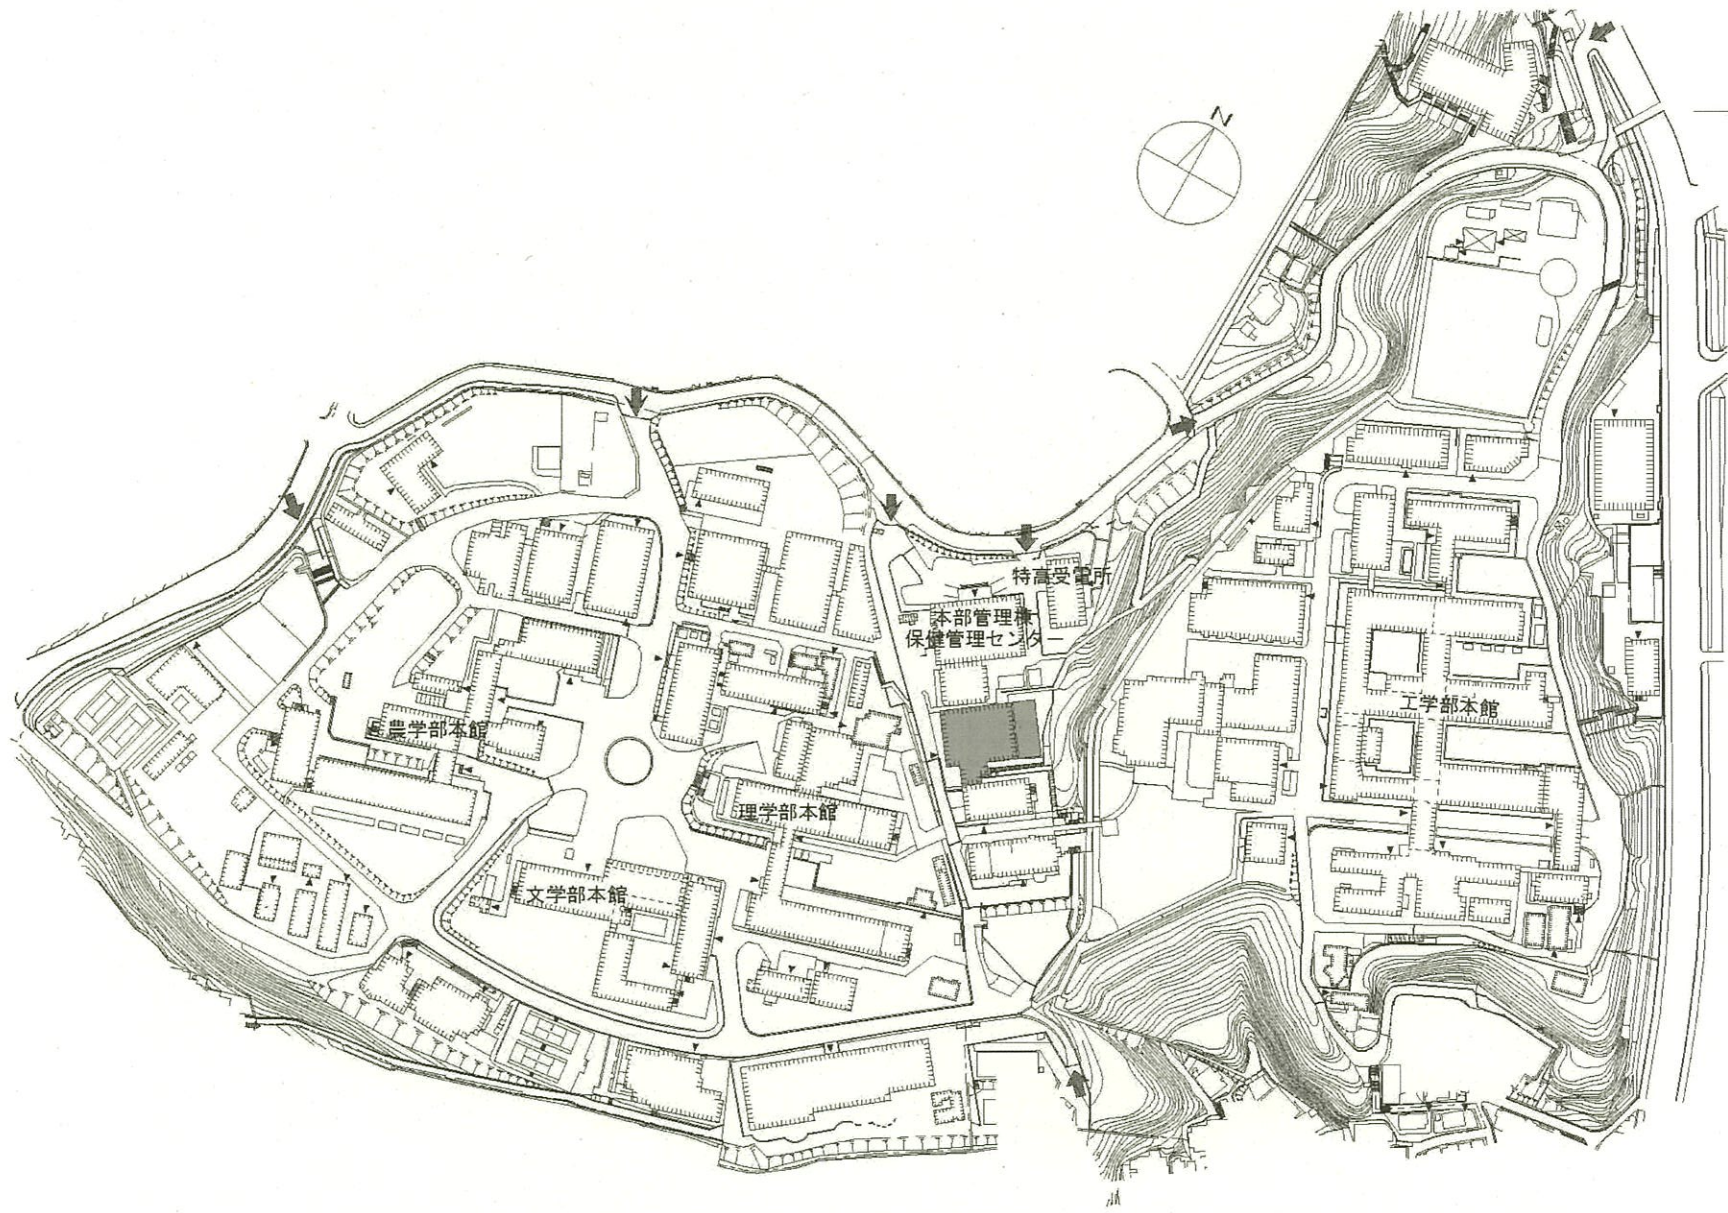


団地名	002 六甲台2	事業名	神戸大学（六甲台）図書館改修	配置図	1/3,000
-----	----------	-----	----------------	-----	---------



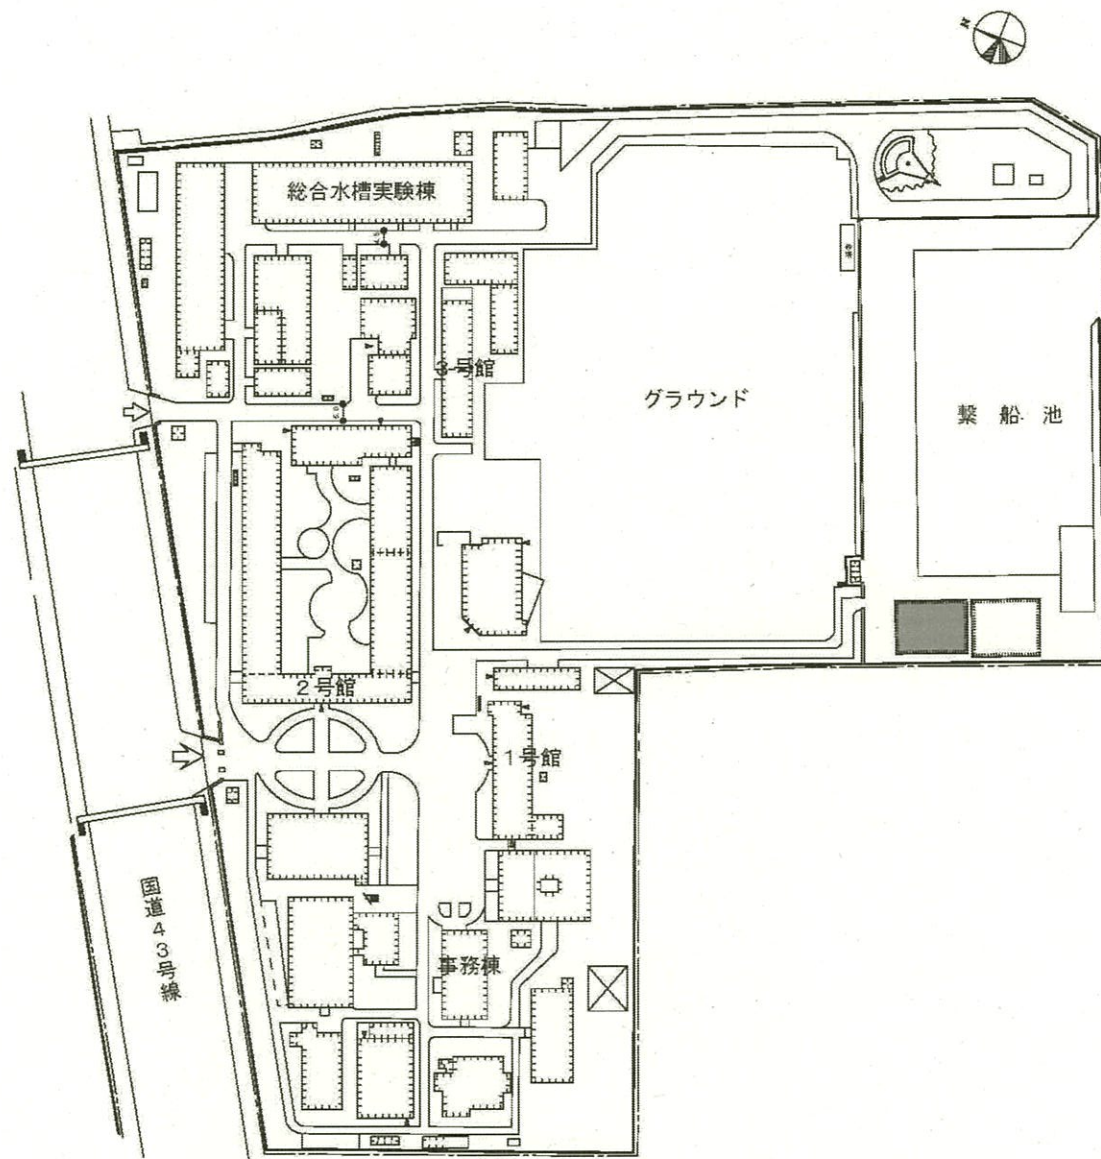


団地名	040 深江	事業名	神戸大学(深江他)長寿命化促進事業	配置図	1/2,500
-----	--------	-----	-------------------	-----	---------

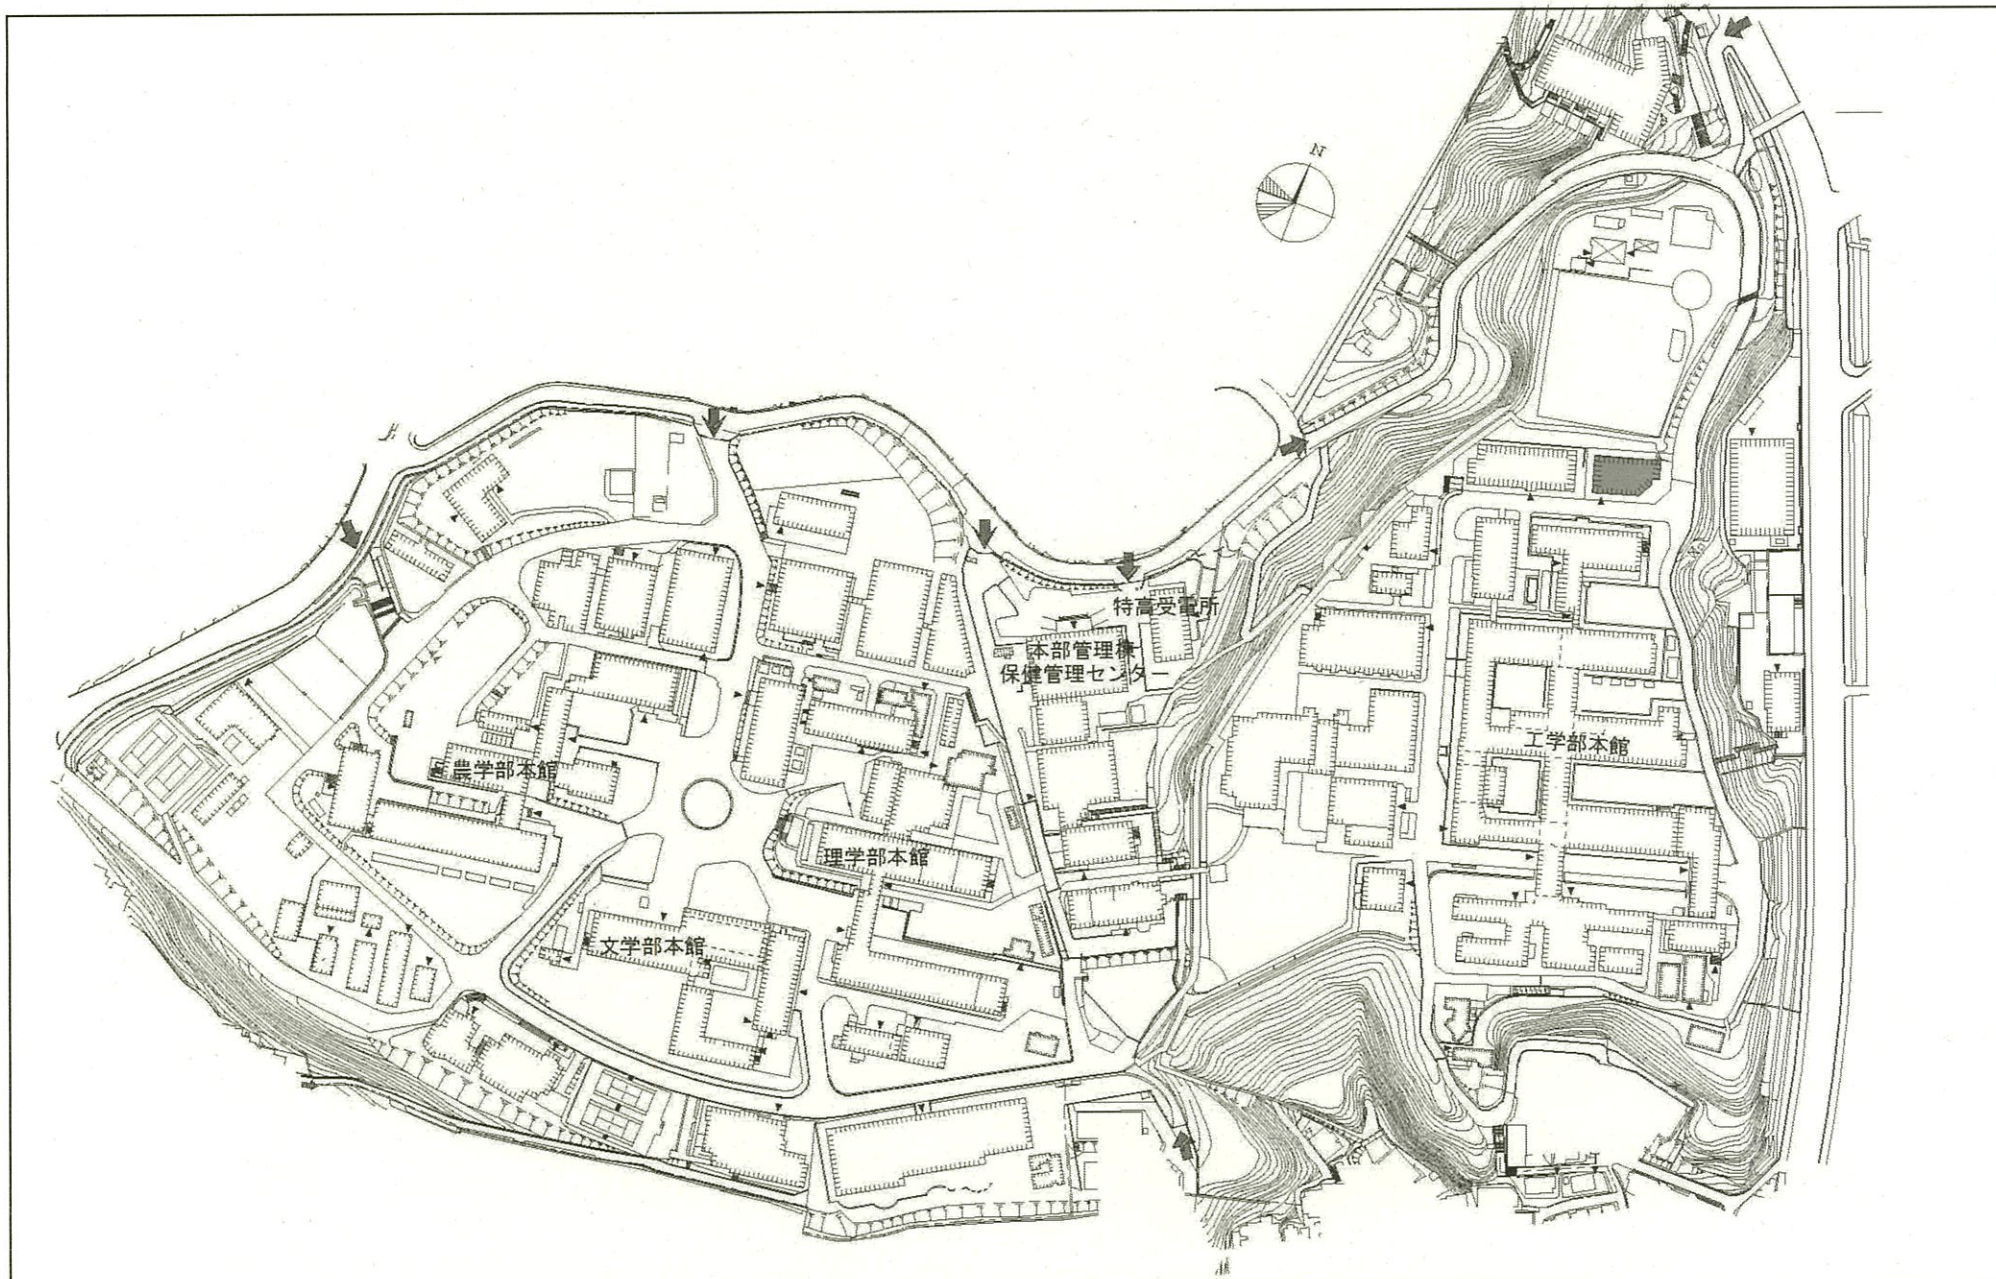


団地名	002 六甲台2	事業名	神戸大学(深江他)長寿命化促進事業	配置図	1/3,000
-----	----------	-----	-------------------	-----	---------

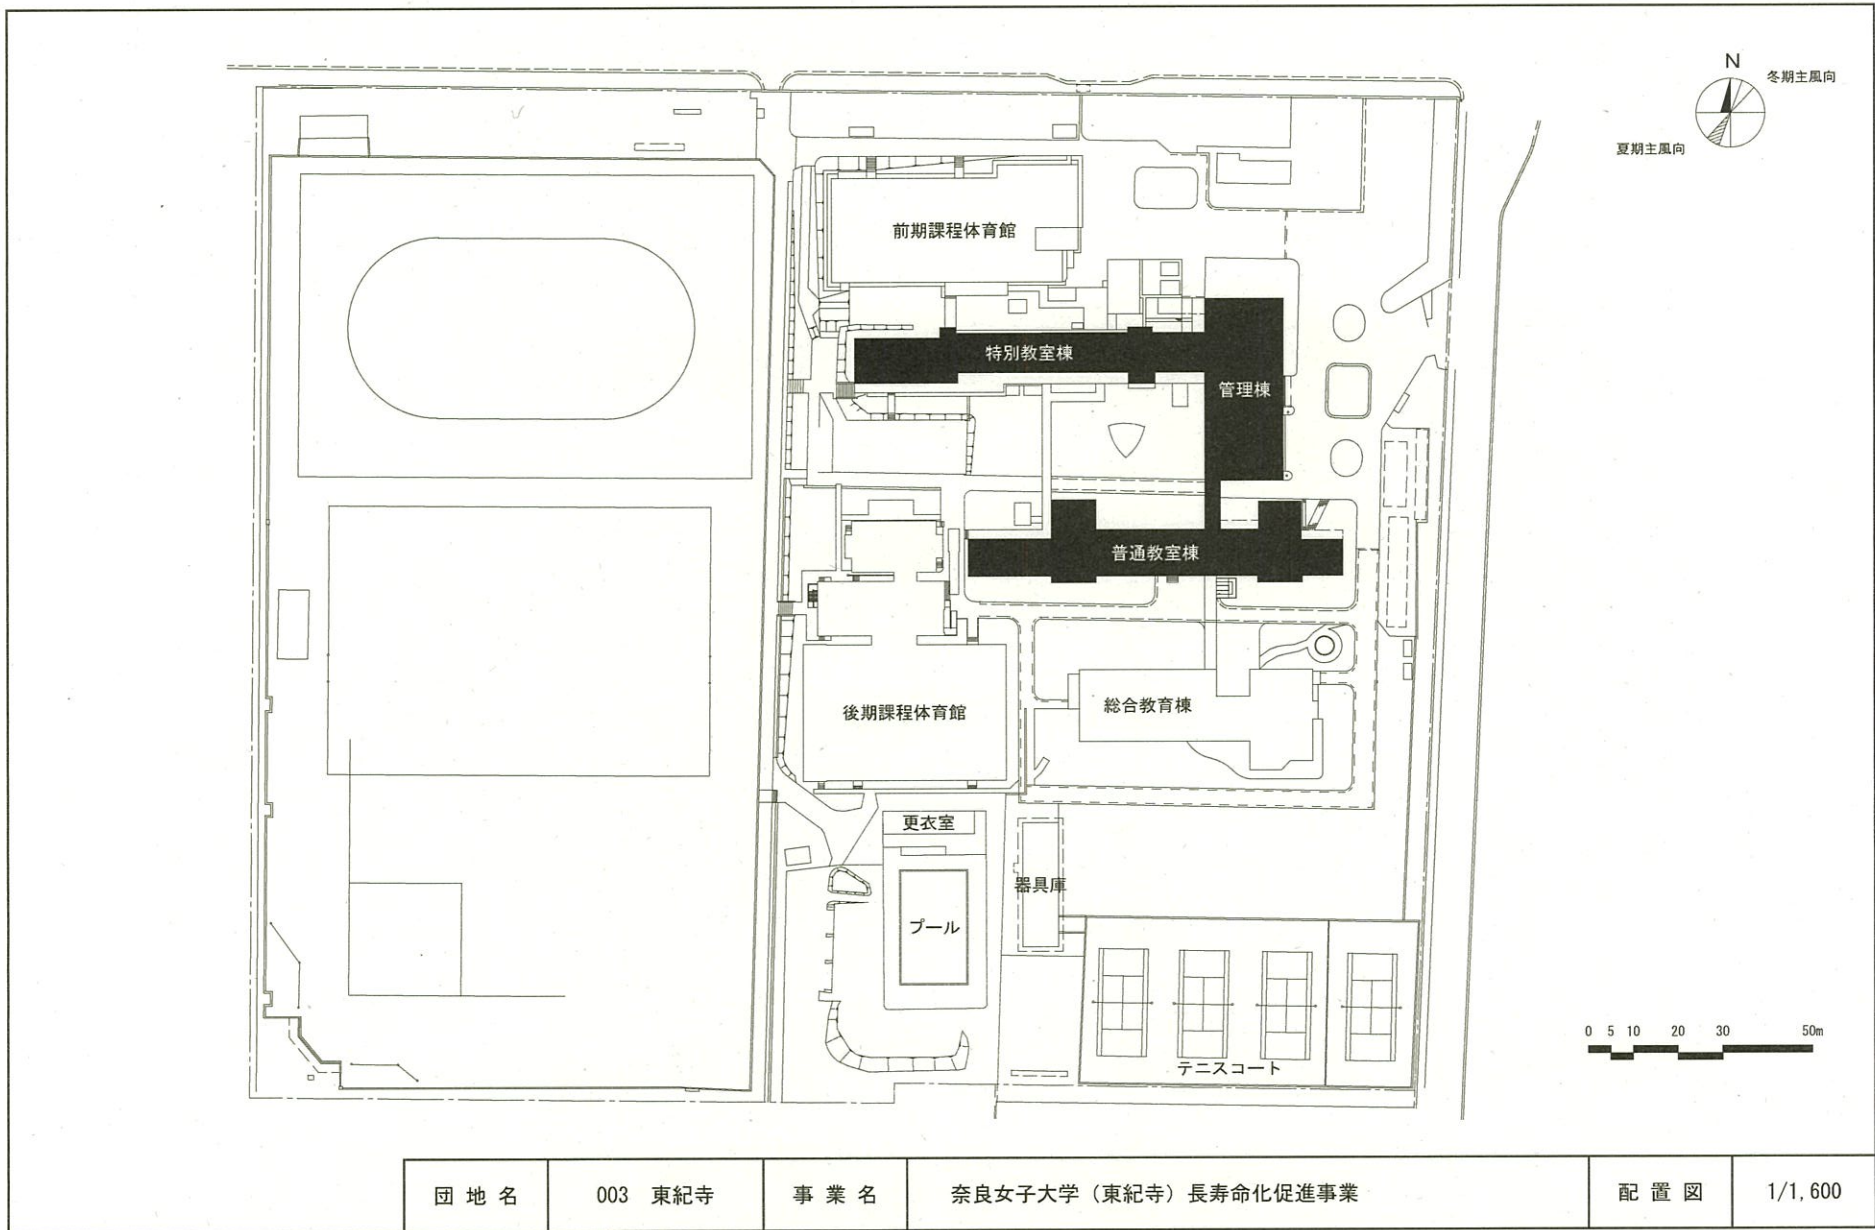

 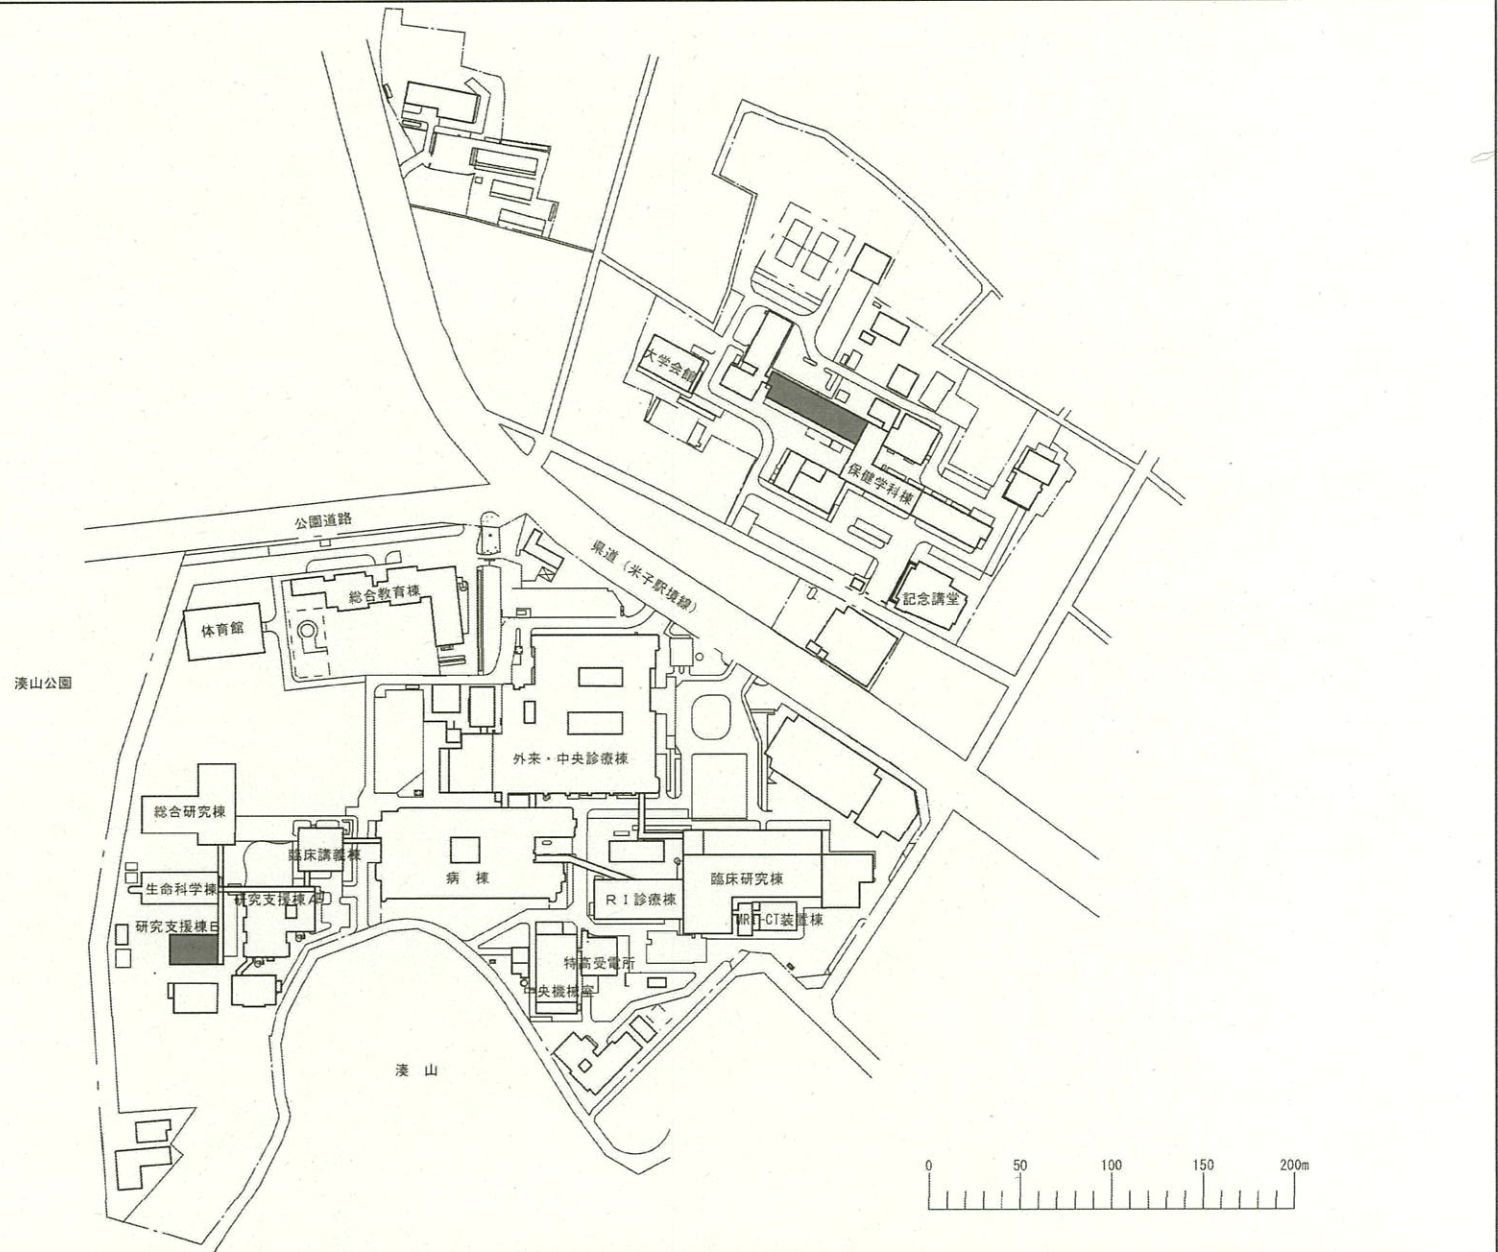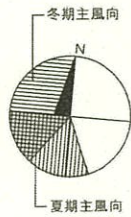



団地名	006 米子	事業名	鳥取大学(米子)長寿命化促進事業	配置図	1/4,000
-----	--------	-----	------------------	-----	---------

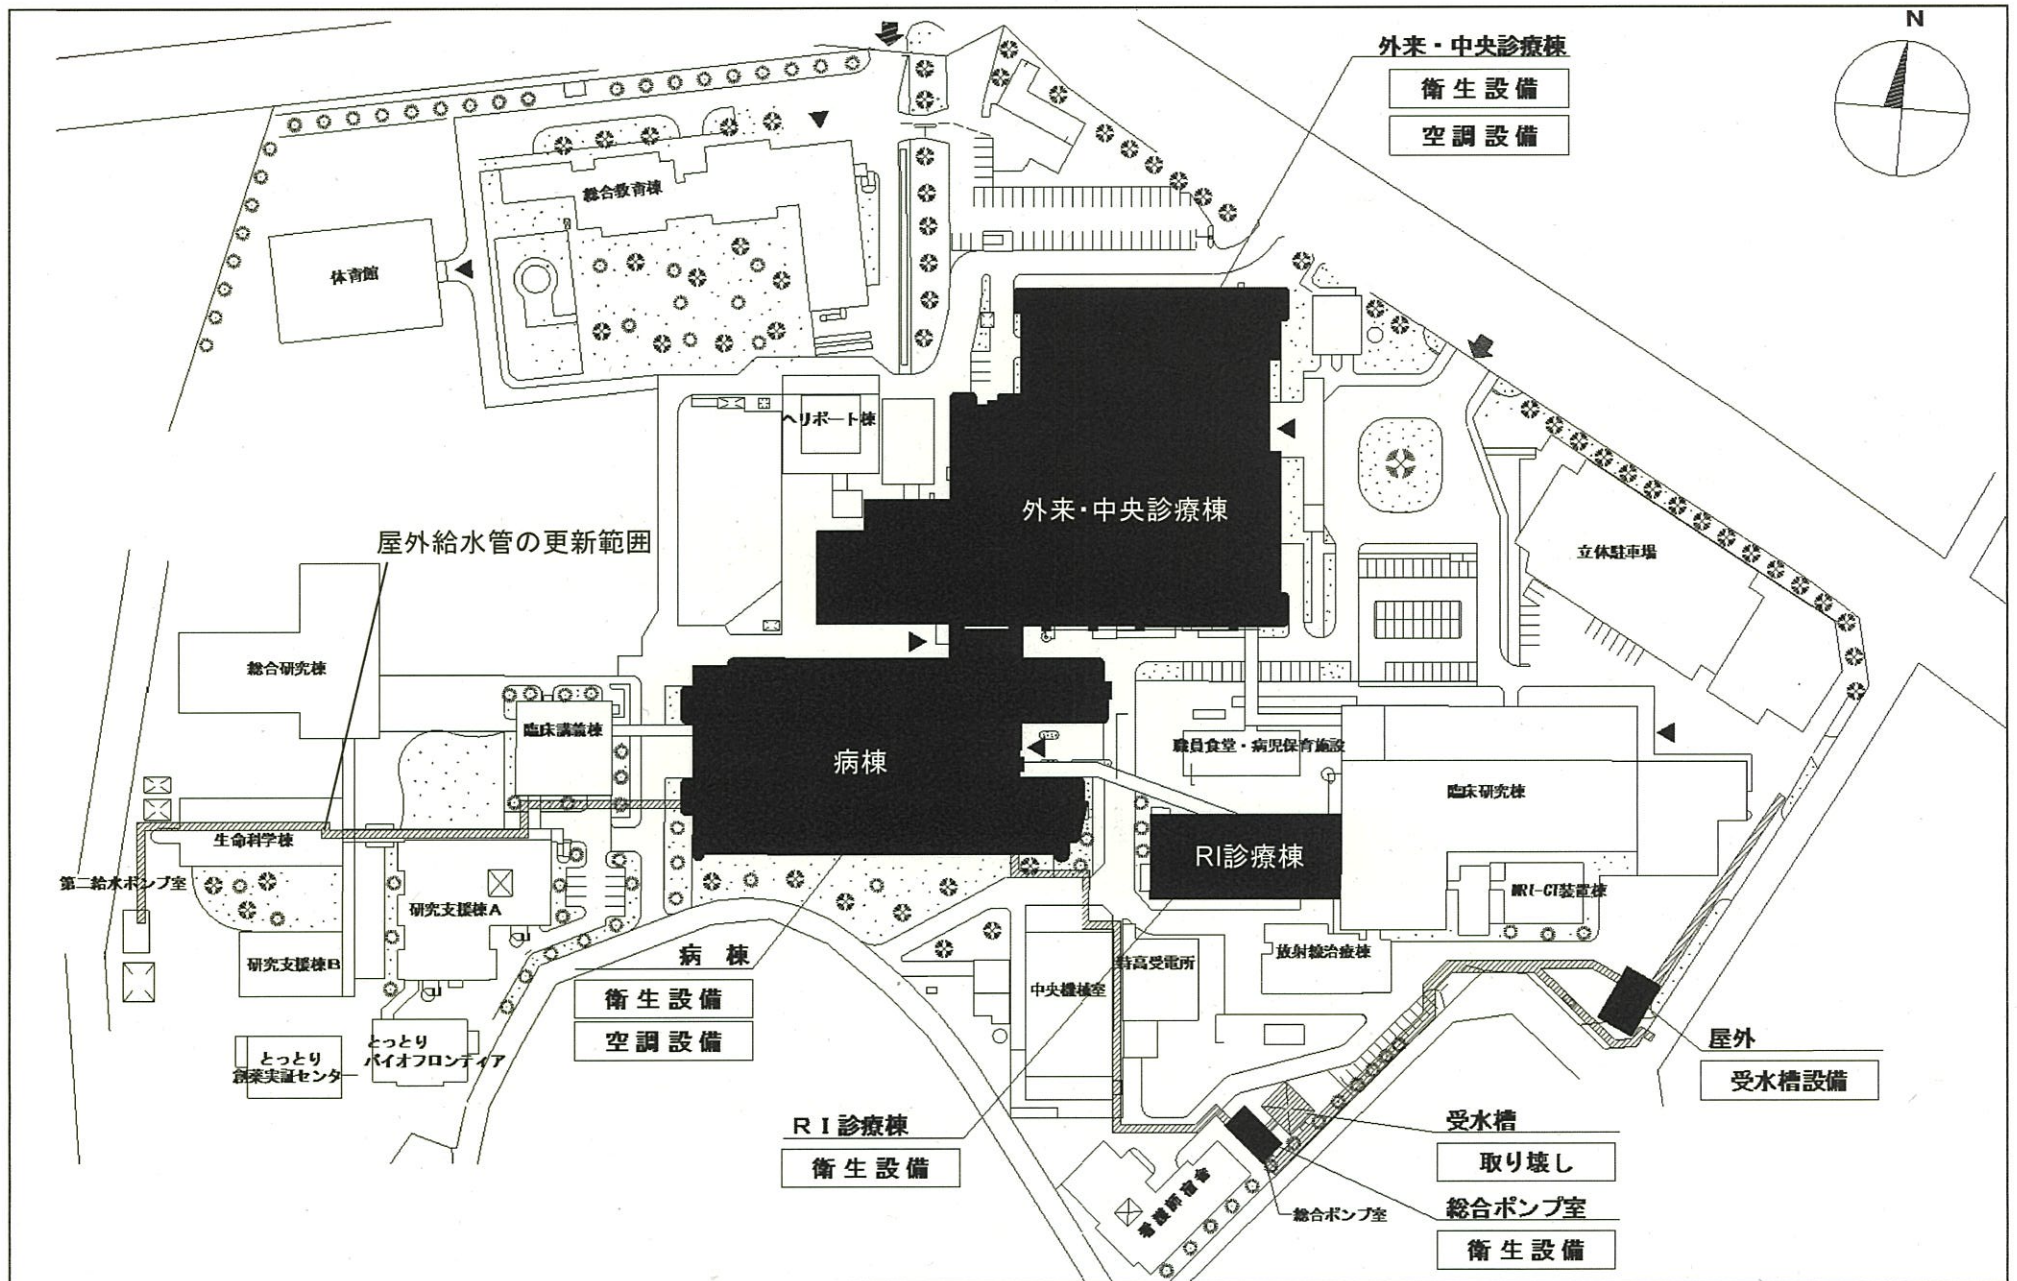


団地名	006 米子	事業名	鳥取大学(医病)ライフライン再生(給排水設備等)	配置図	1/5,000
-----	--------	-----	--------------------------	-----	---------

鳥 取 (第1種住居地域)


県 道 (幅員20m)

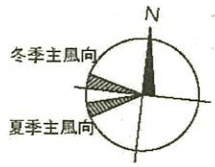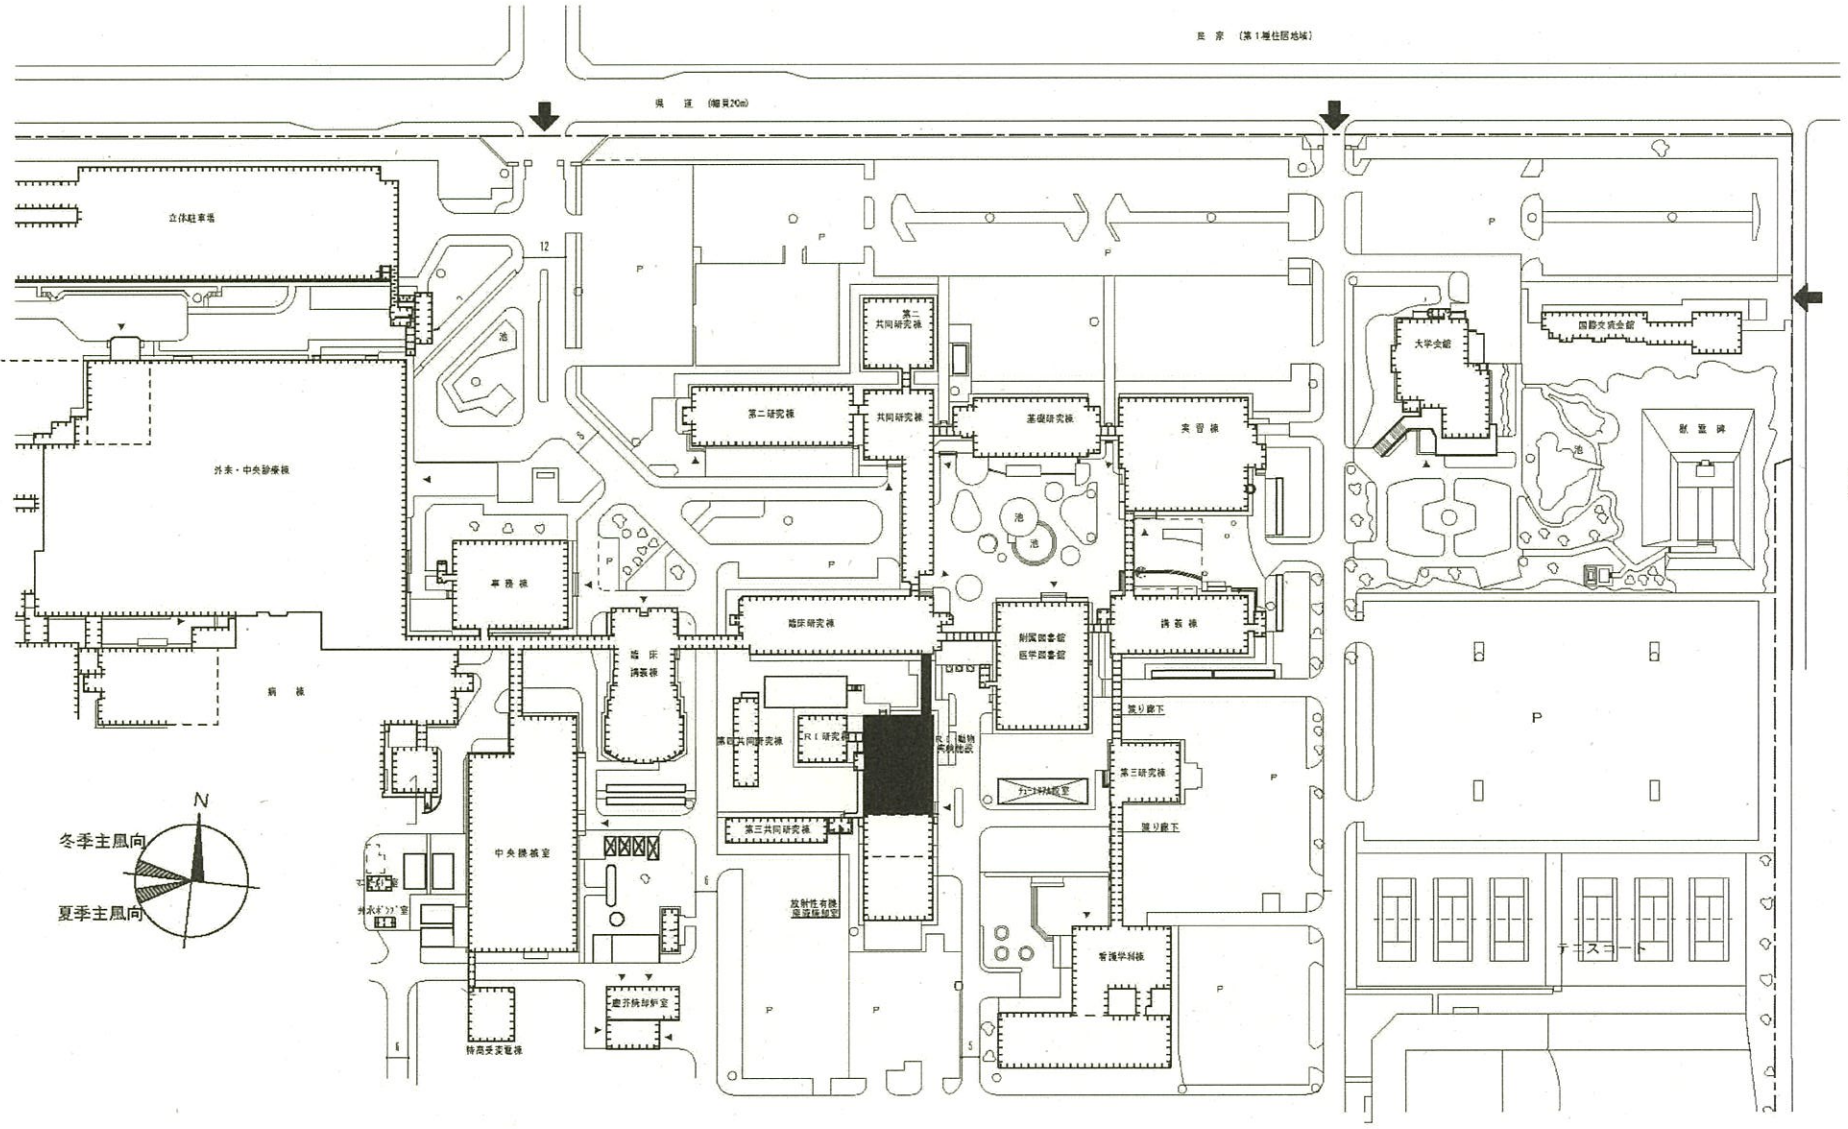




団 地 名	201 塩 治	事 業 名	島根大学(塩治)動物実験施設改修	配 置 図	1/2,000
-------	---------	-------	------------------	-------	---------

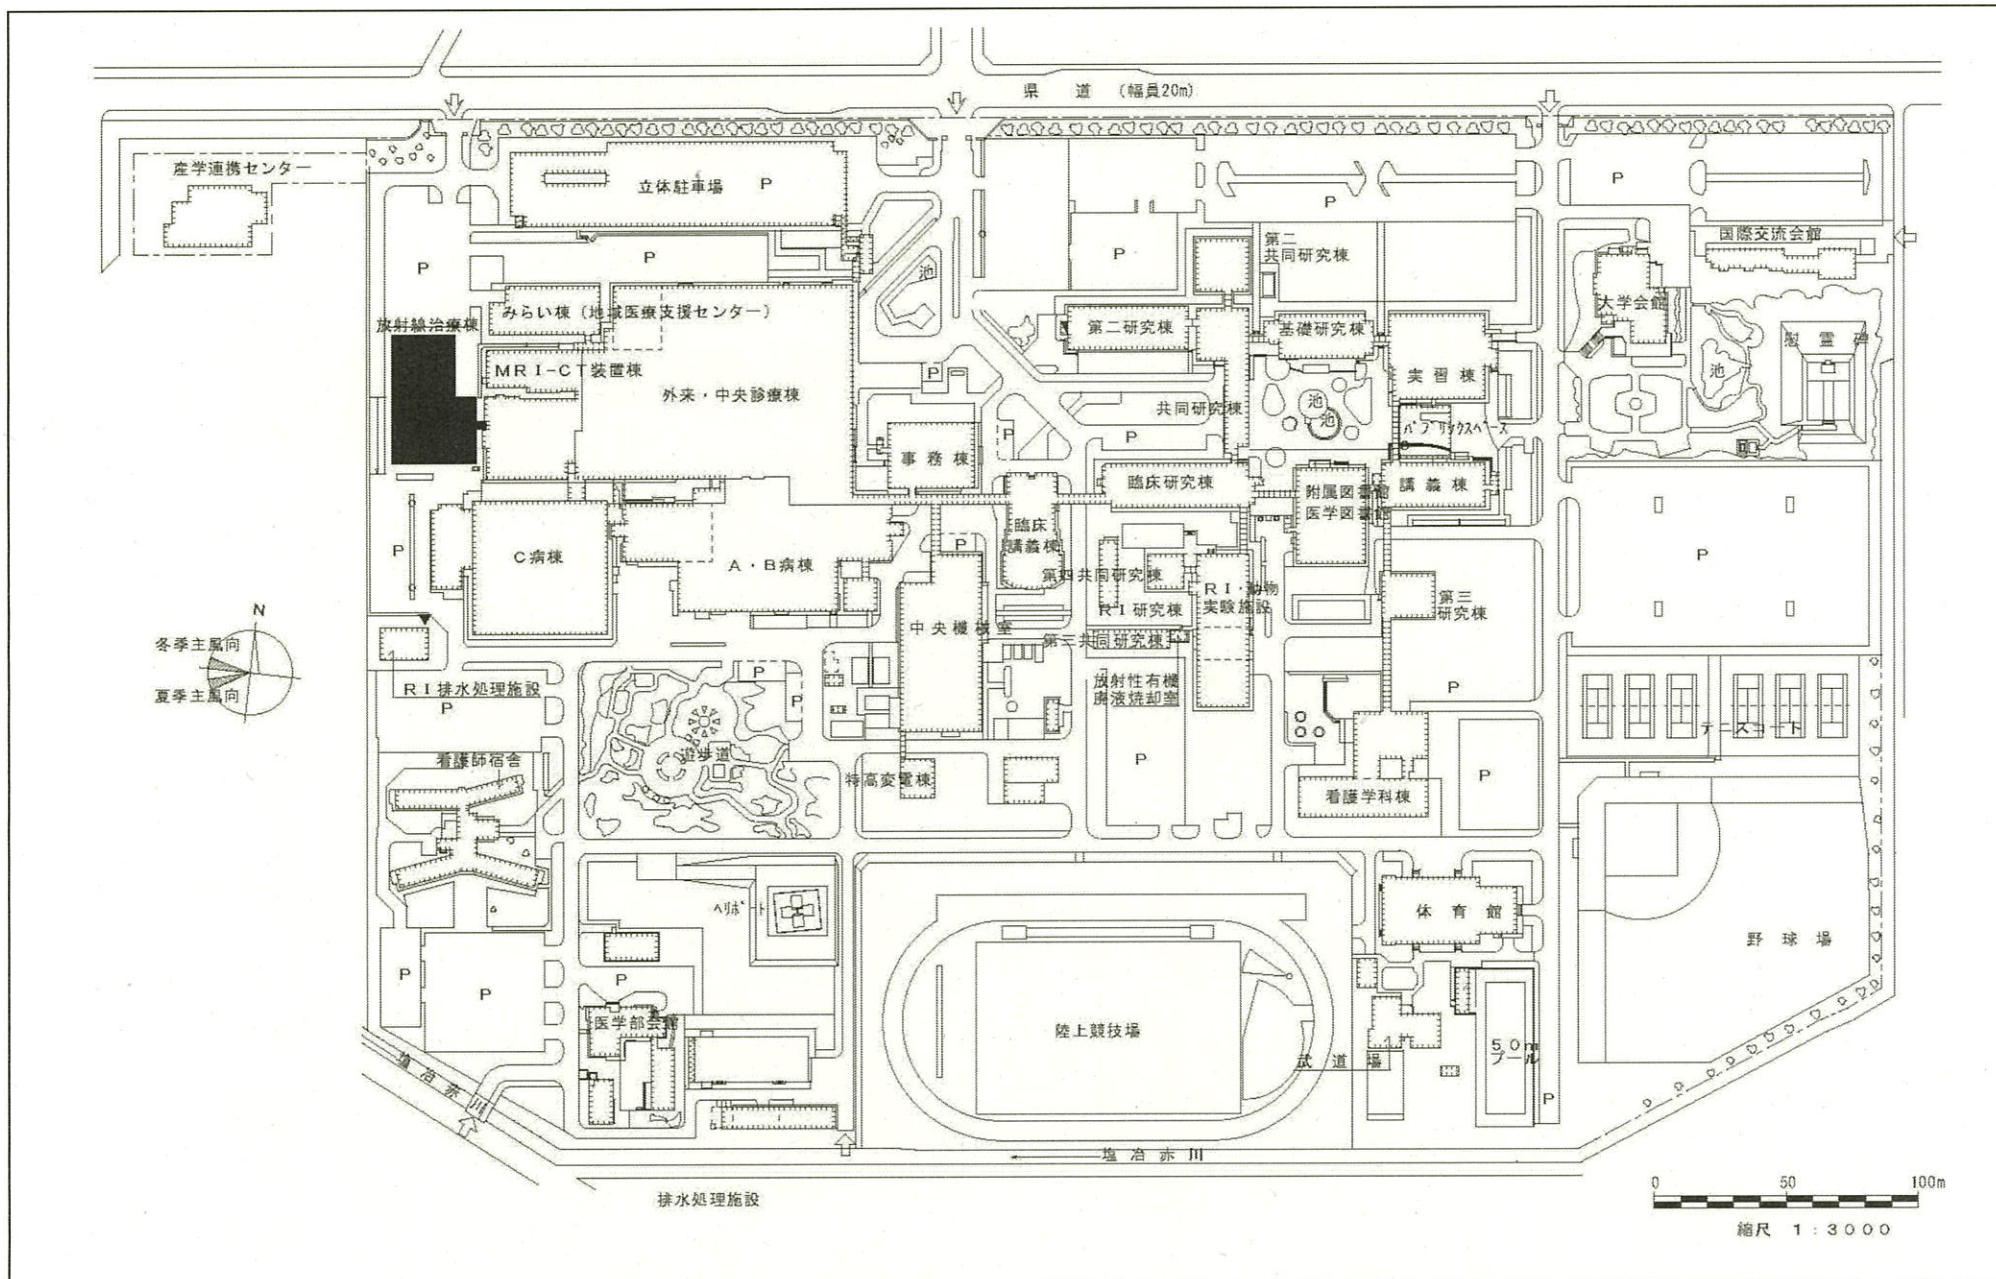



団地名	201 塩冶	事業名	島根大学(医病)放射線治療棟	配置図	1/3,000
-----	--------	-----	----------------	-----	---------

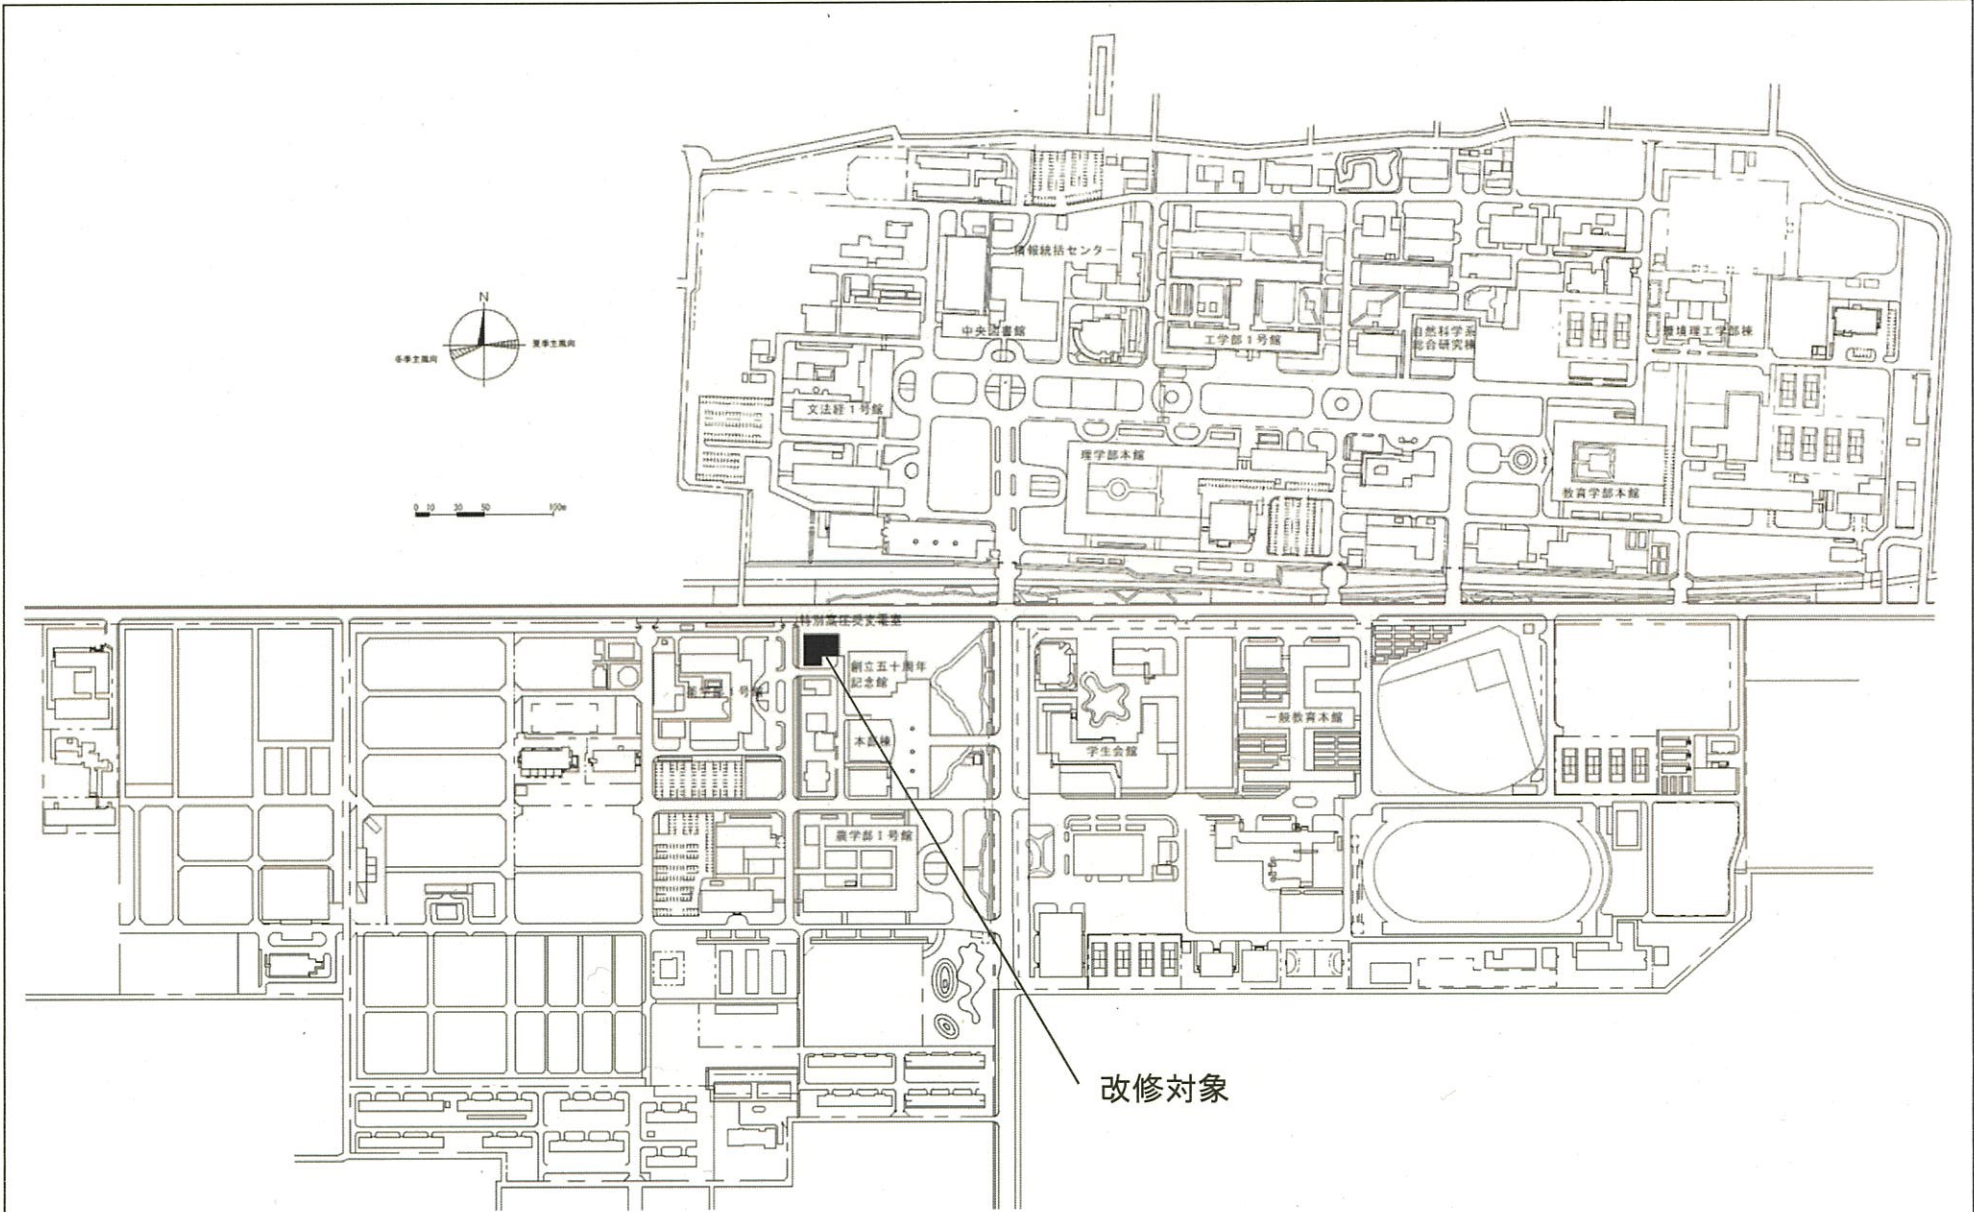

団地名	001 津島	事業名	岡山大学(津島)ライフライン再生(特高受変電設備)	配置図	1/5,000
-----	--------	-----	---------------------------	-----	---------

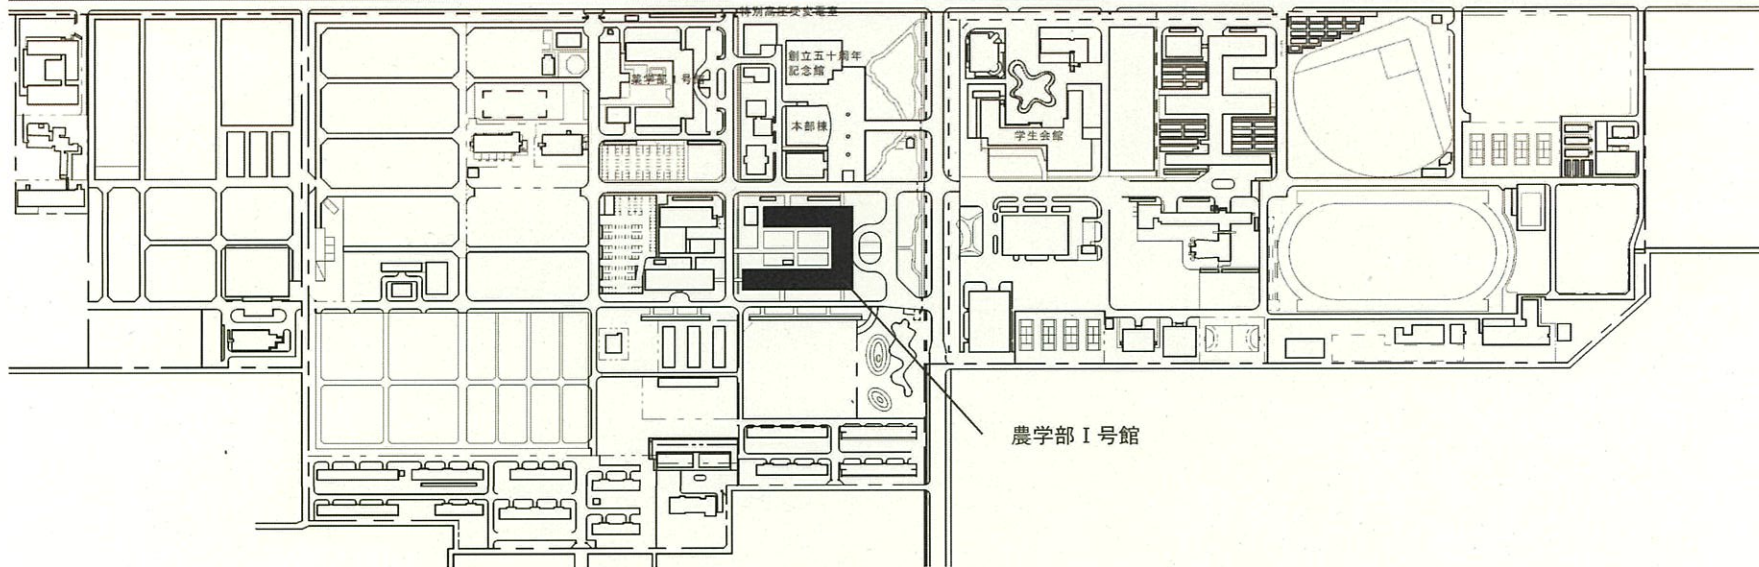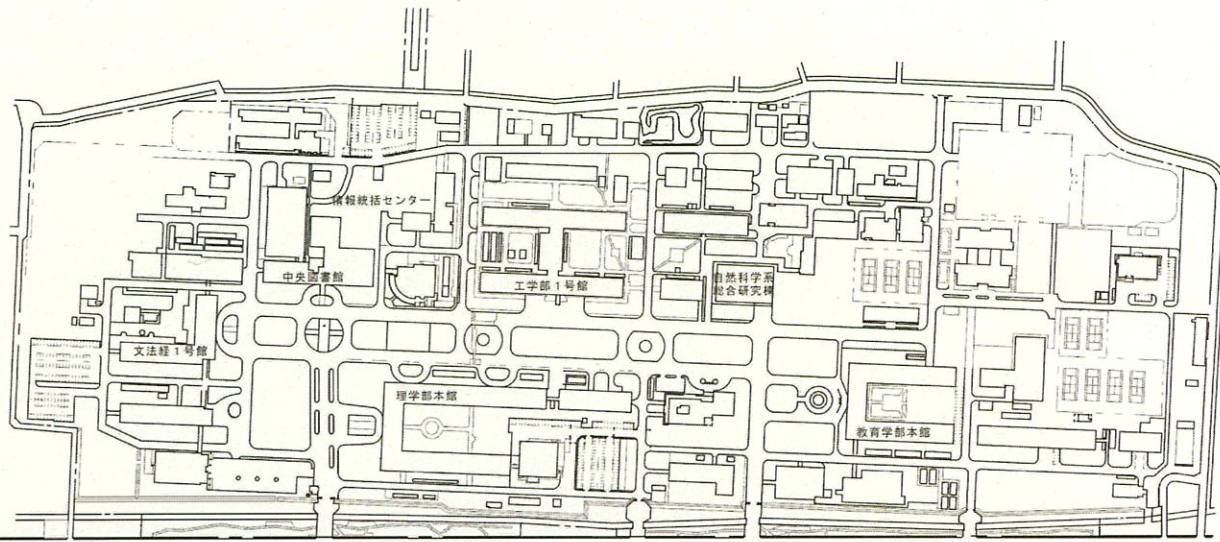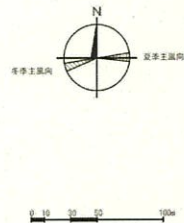


団地名	001 津島	事業名	岡山大学(津島)長寿命化促進事業	配置図	1 / 5,000
-----	--------	-----	------------------	-----	-----------

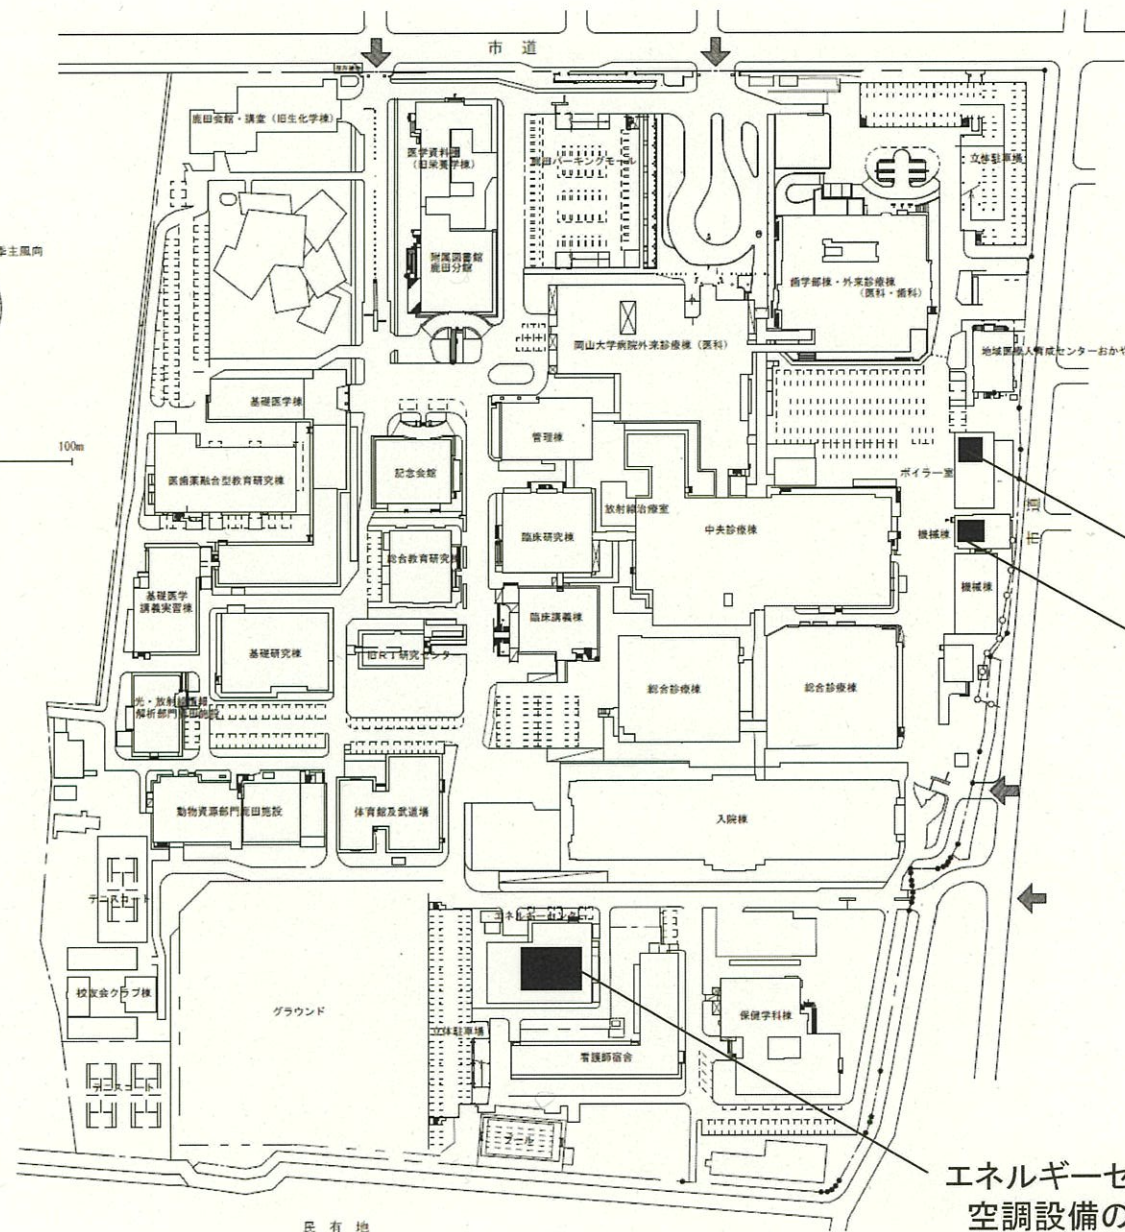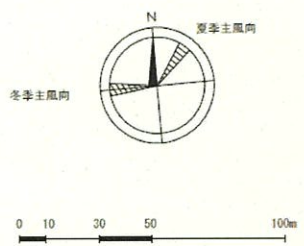


ボイラー室
既設ボイラー撤去
機械棟
ボイラー新設

エネルギーセンター
空調設備の更新


団地名	003 鹿田	事業名	岡山大学(医病)ライフライン再生(空調設備等)	配置図	1 / 3,000
-----	--------	-----	-------------------------	-----	-----------

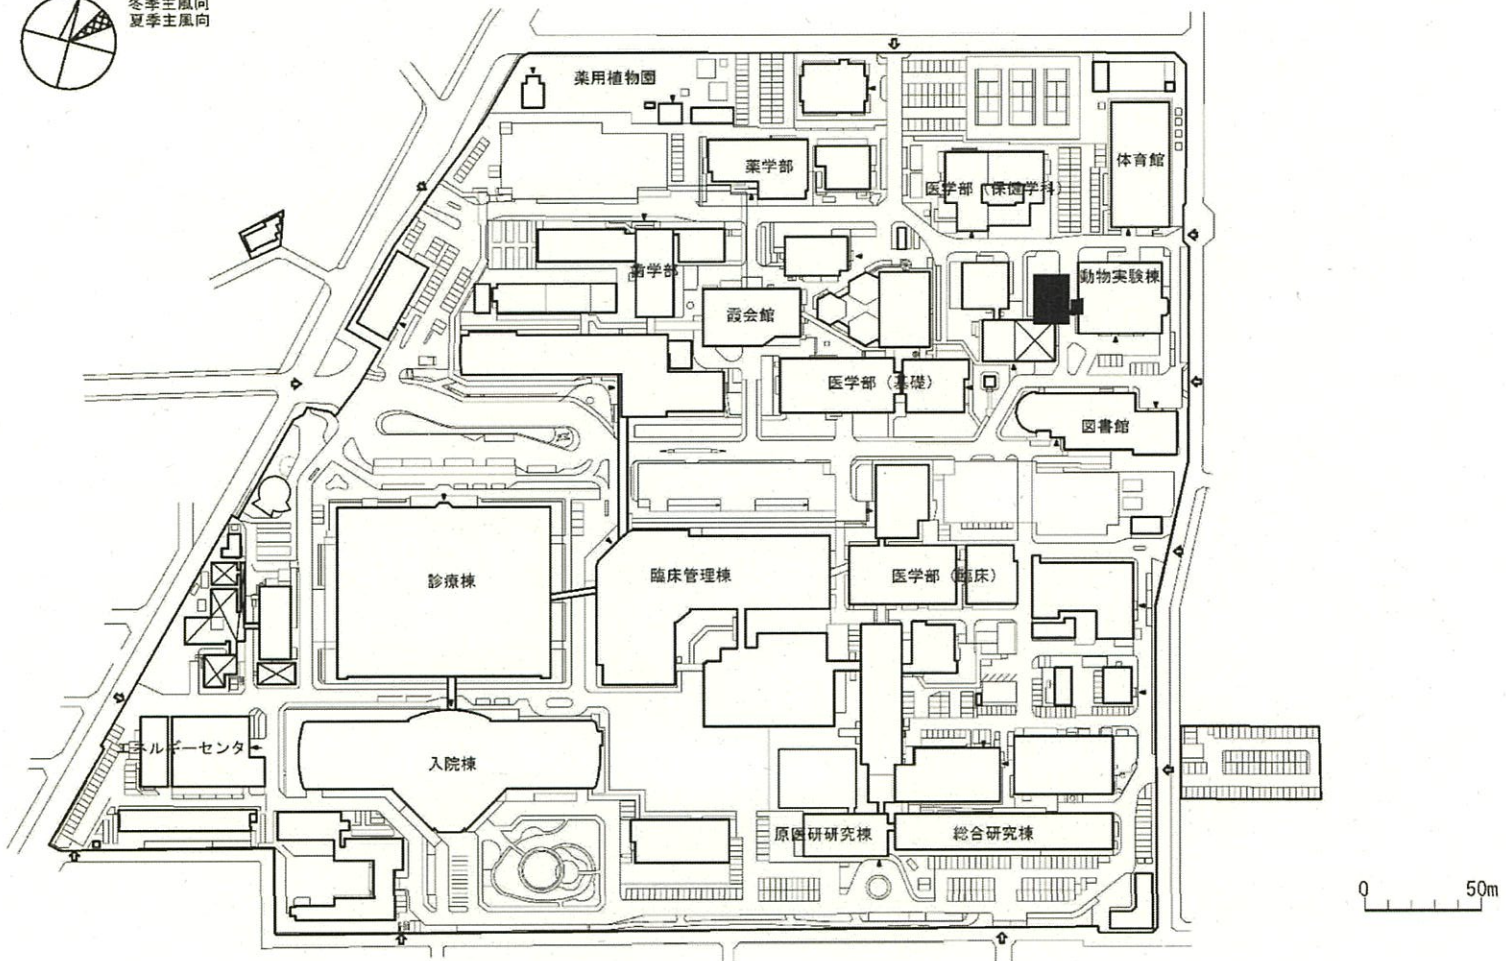

団地名	009 霞	事業名	広島大学(霞)動物実験施設	配置図	1/3000
-----	-------	-----	---------------	-----	--------


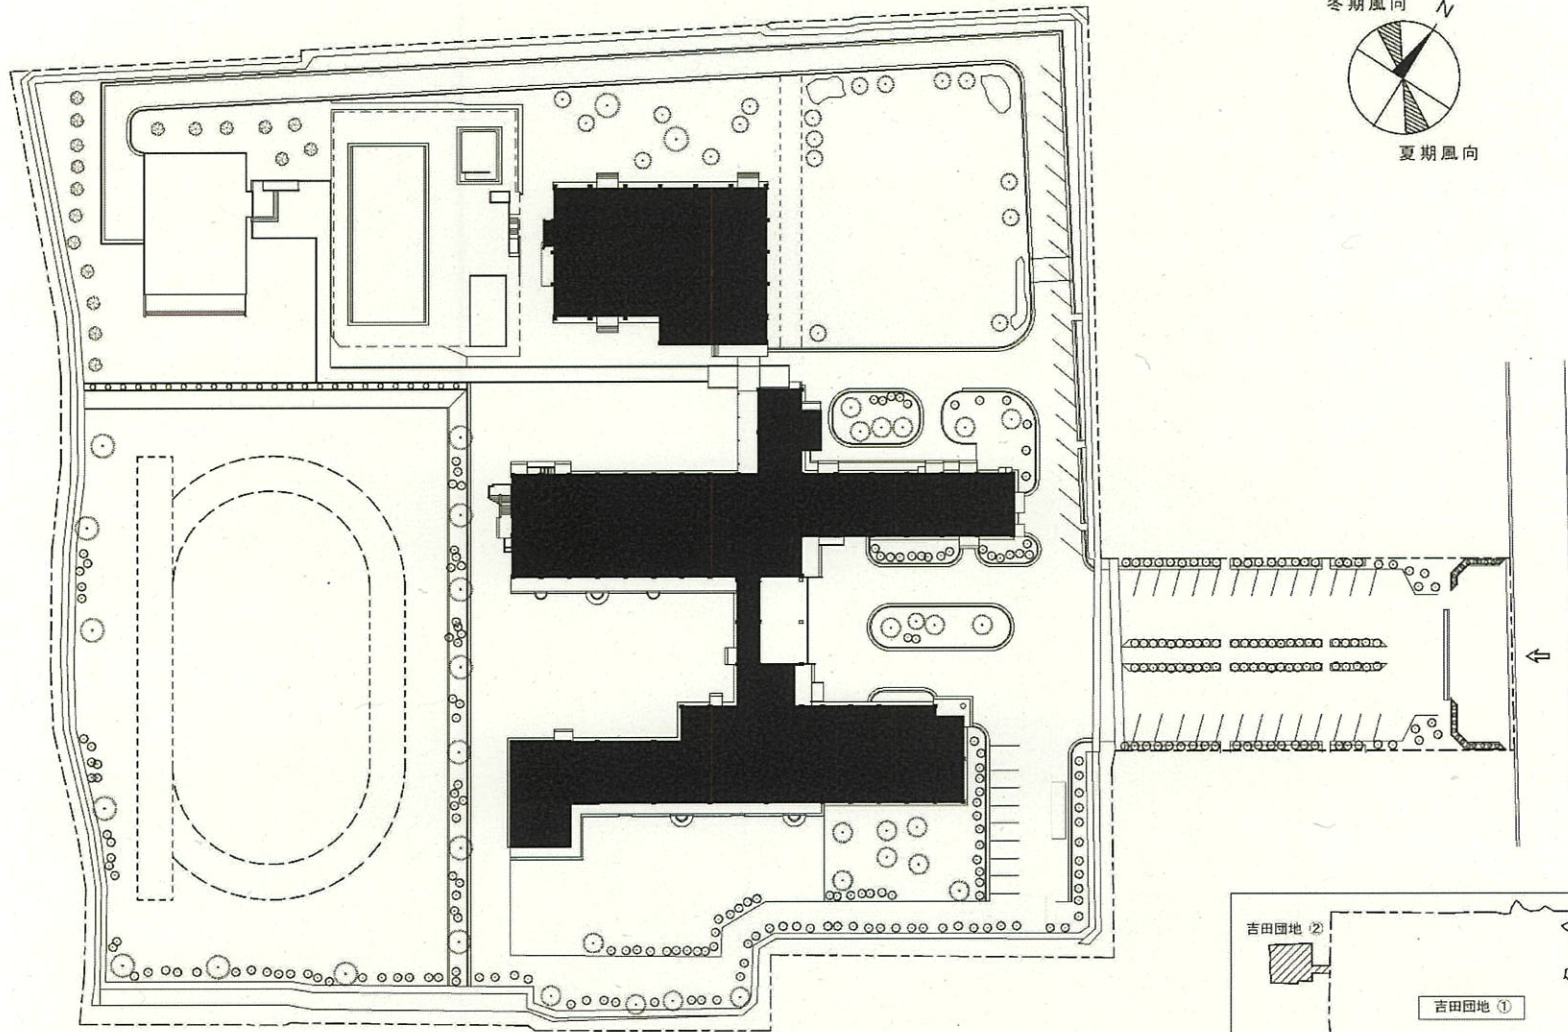


団地名	017 吉田	事業名	山口大学(吉田(附特))校舎改修	配置図	1/1000
-----	--------	-----	------------------	-----	--------

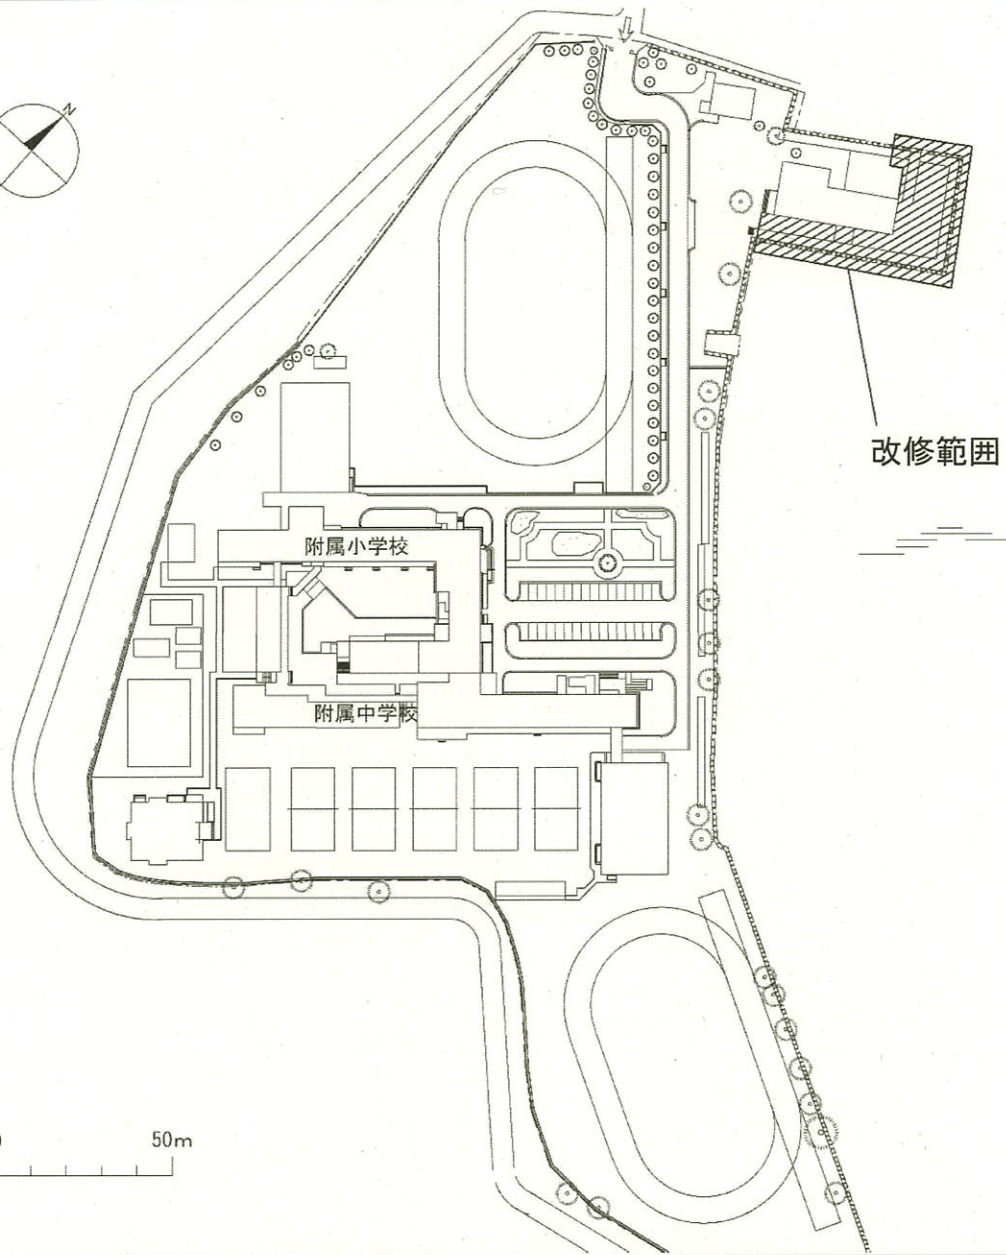



改修範囲

団地名	005 光	事業名	山口大学(光)基幹・環境整備Ⅱ(擁壁安全対策)	配置図	1/2000
-----	-------	-----	-------------------------	-----	--------

 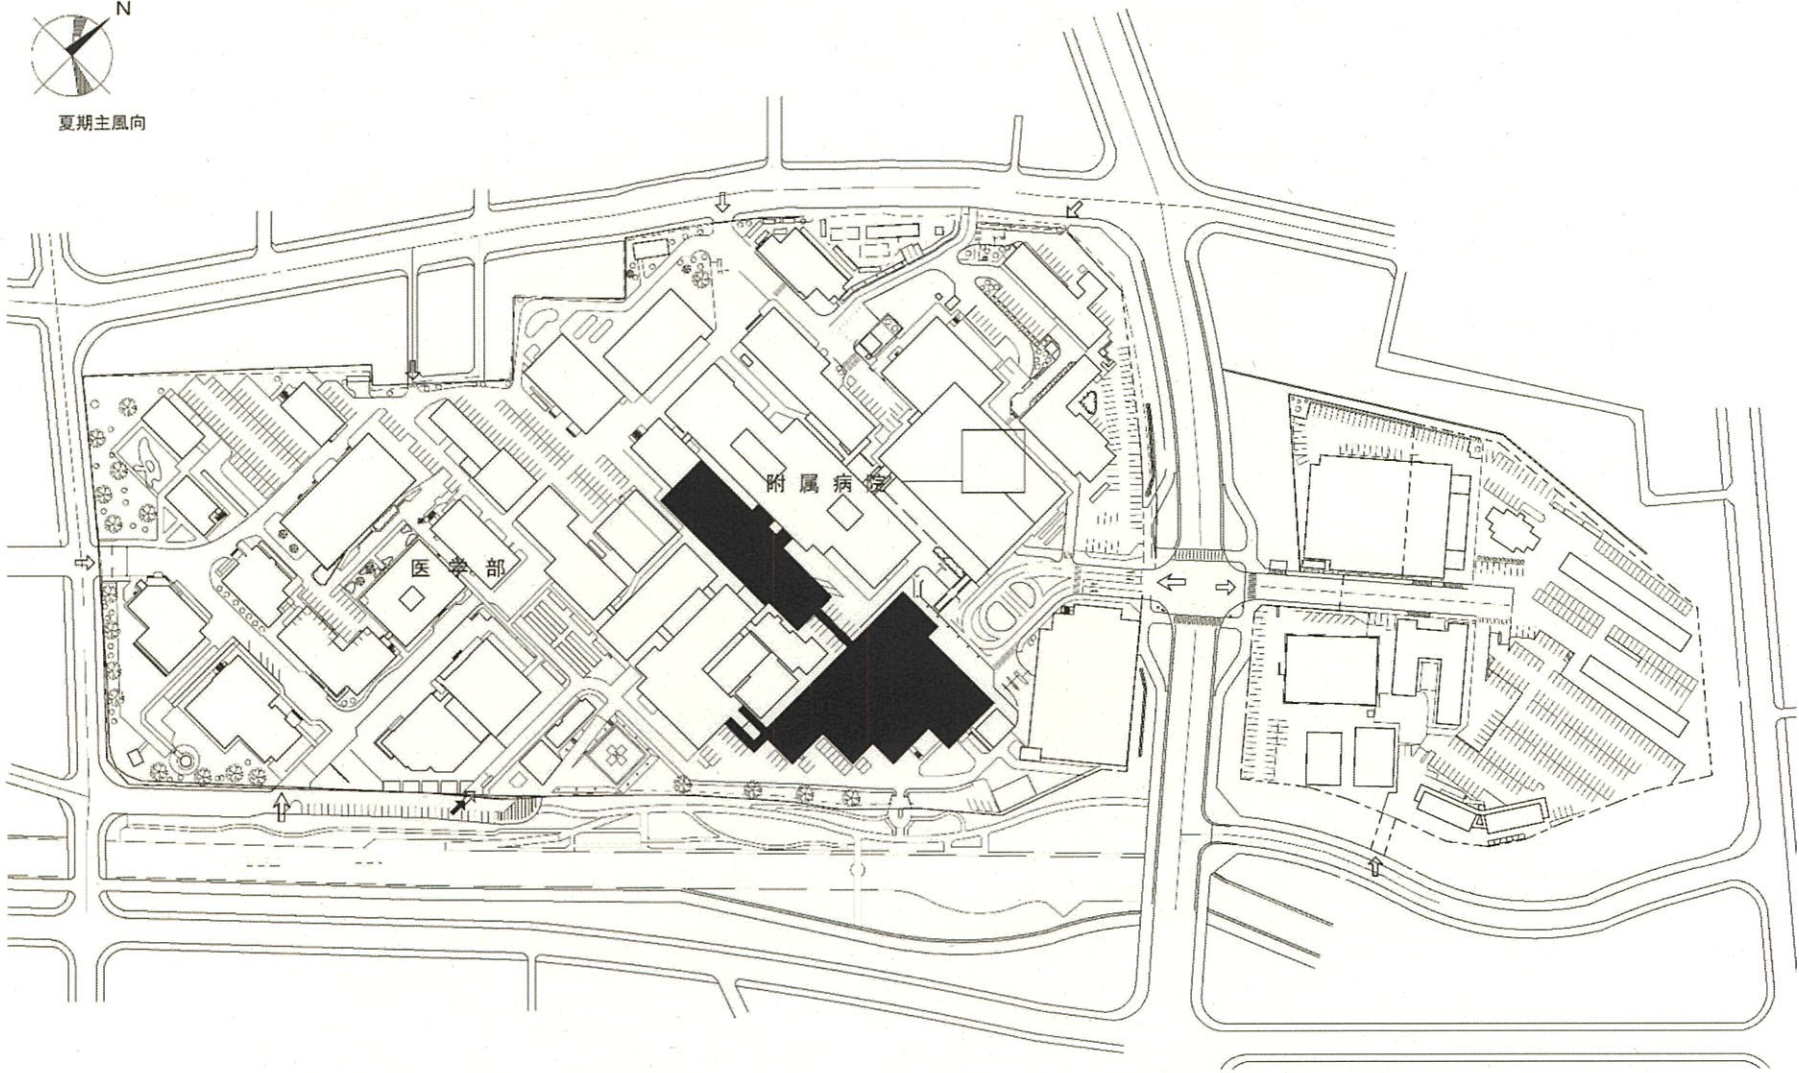


団地名	004小串	事業名	山口大学(医病)外来診療棟改修等	配置図	1/3000
-----	-------	-----	------------------	-----	--------



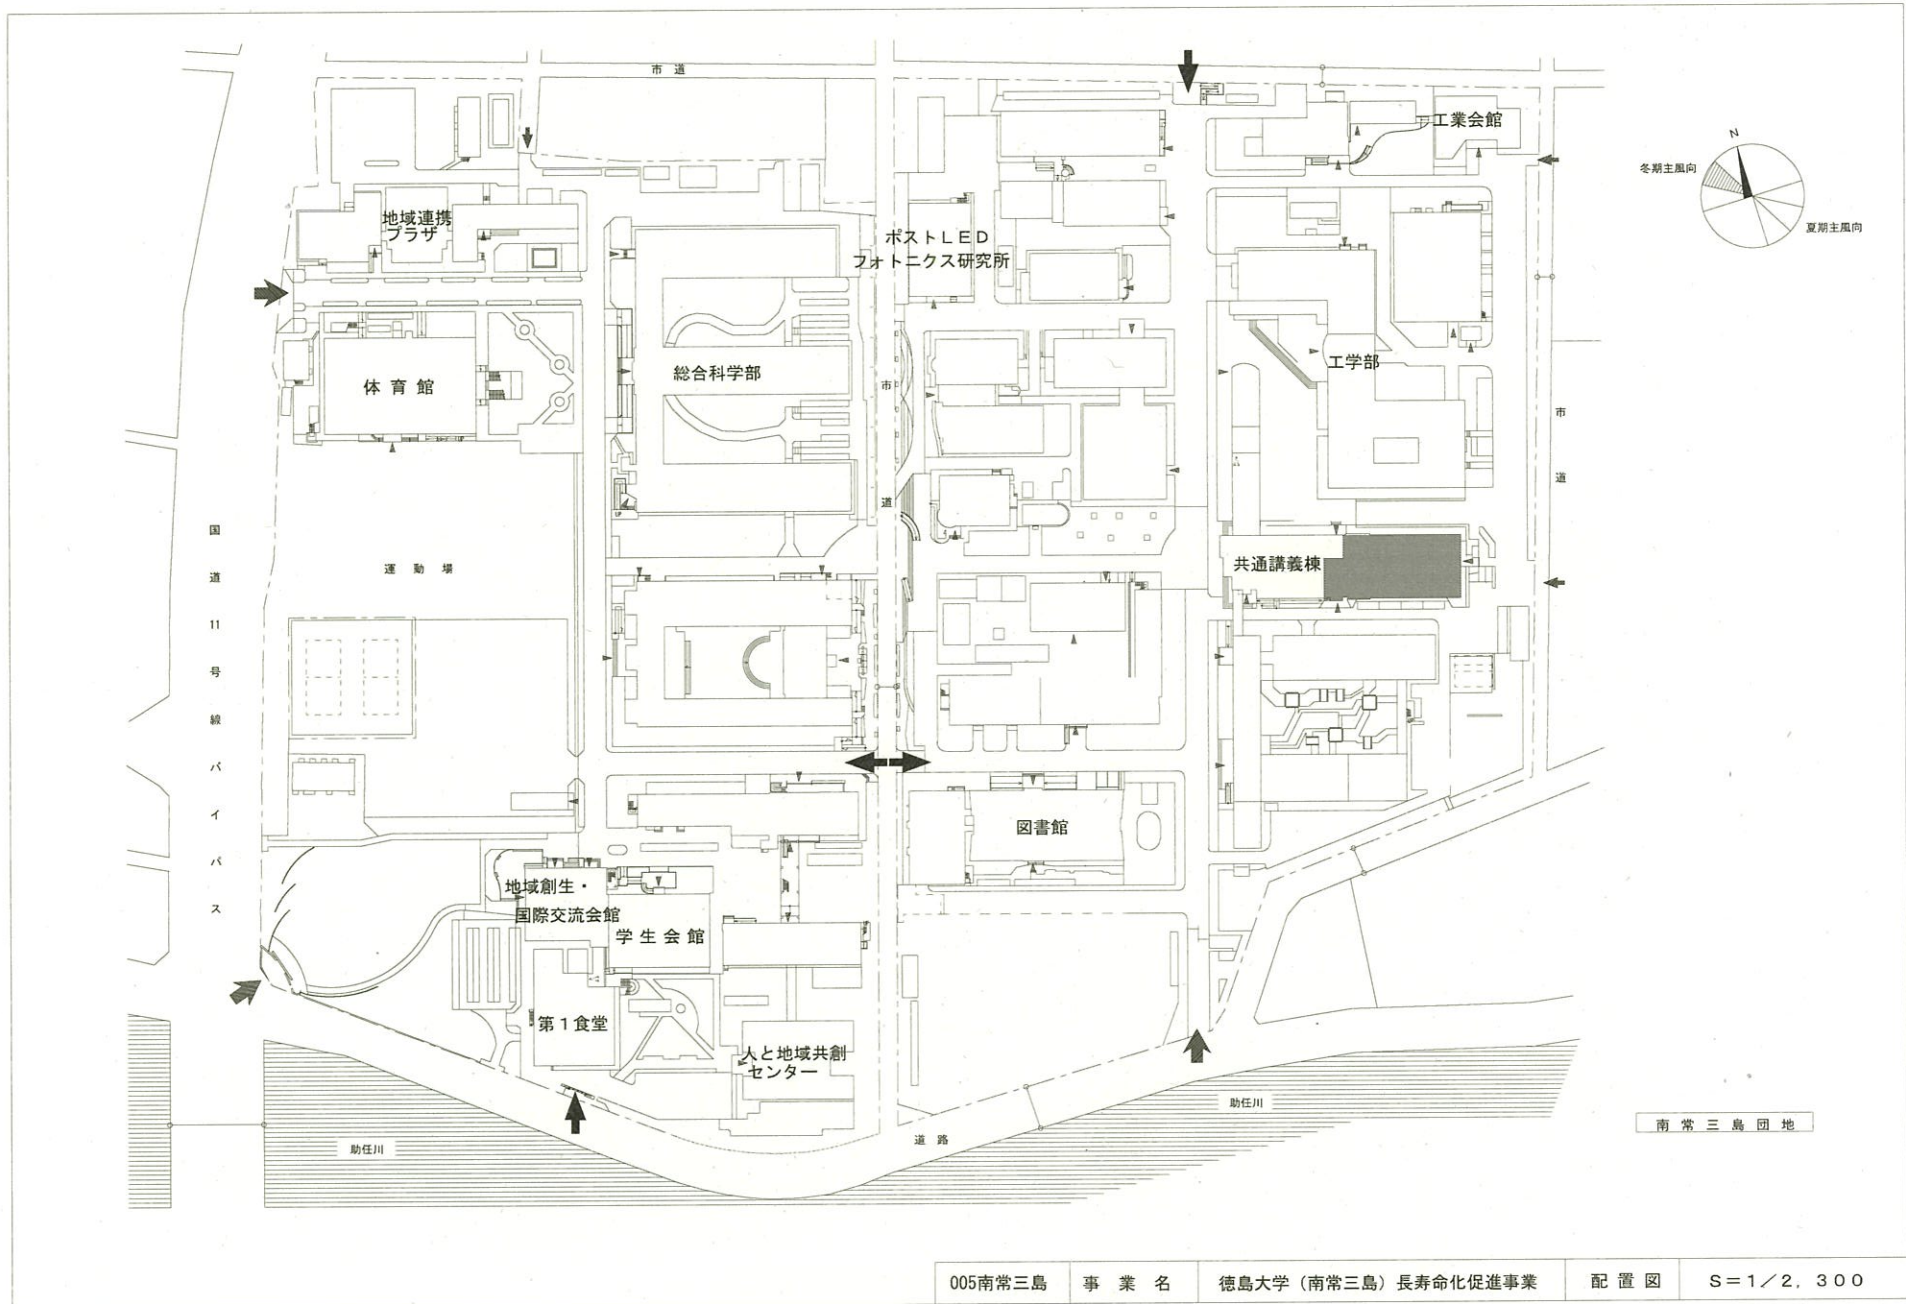


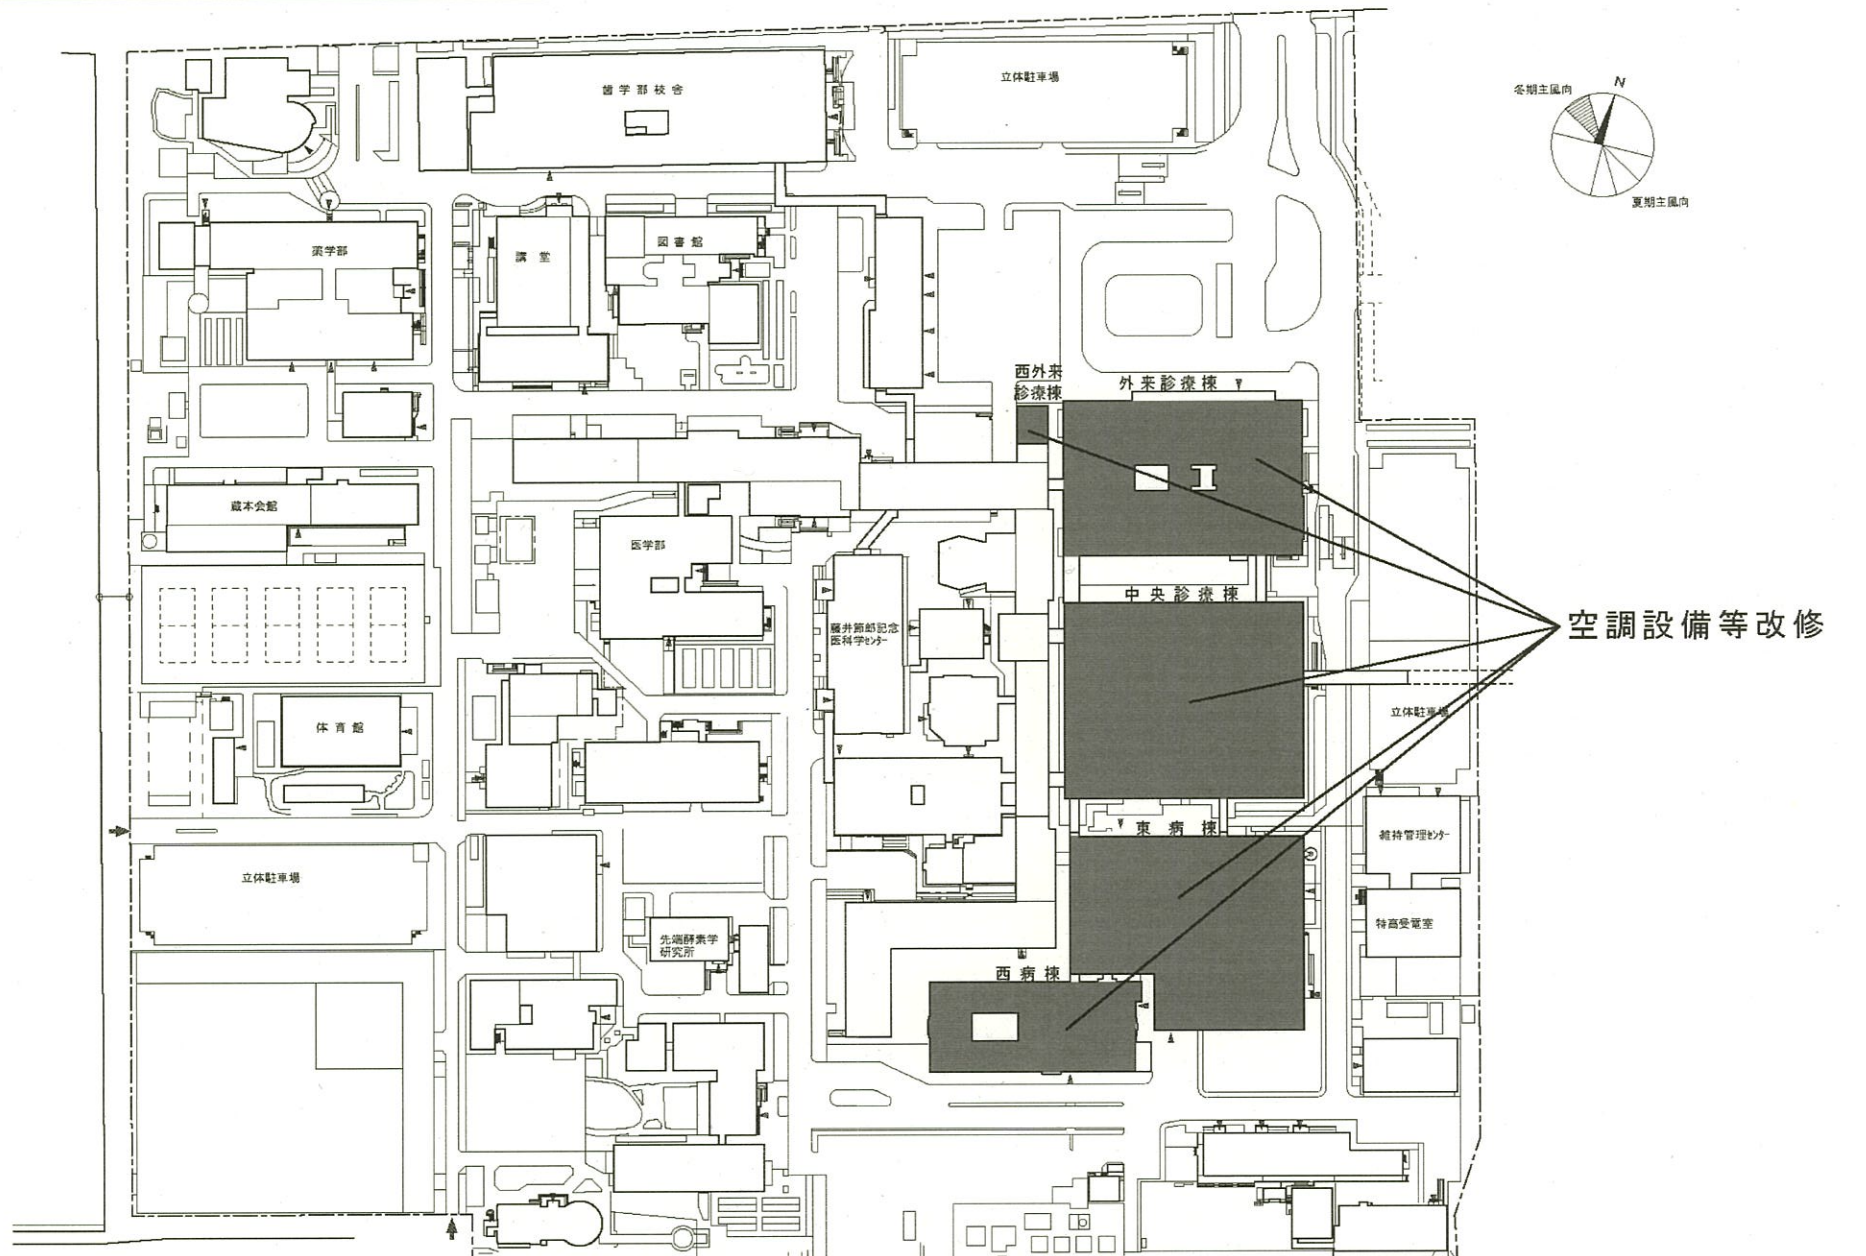


団地名	013 蔵本	事業名	徳島大学(医病)ライフライン再生(空調設備等)	配置図	1/2300
-----	--------	-----	-------------------------	-----	--------

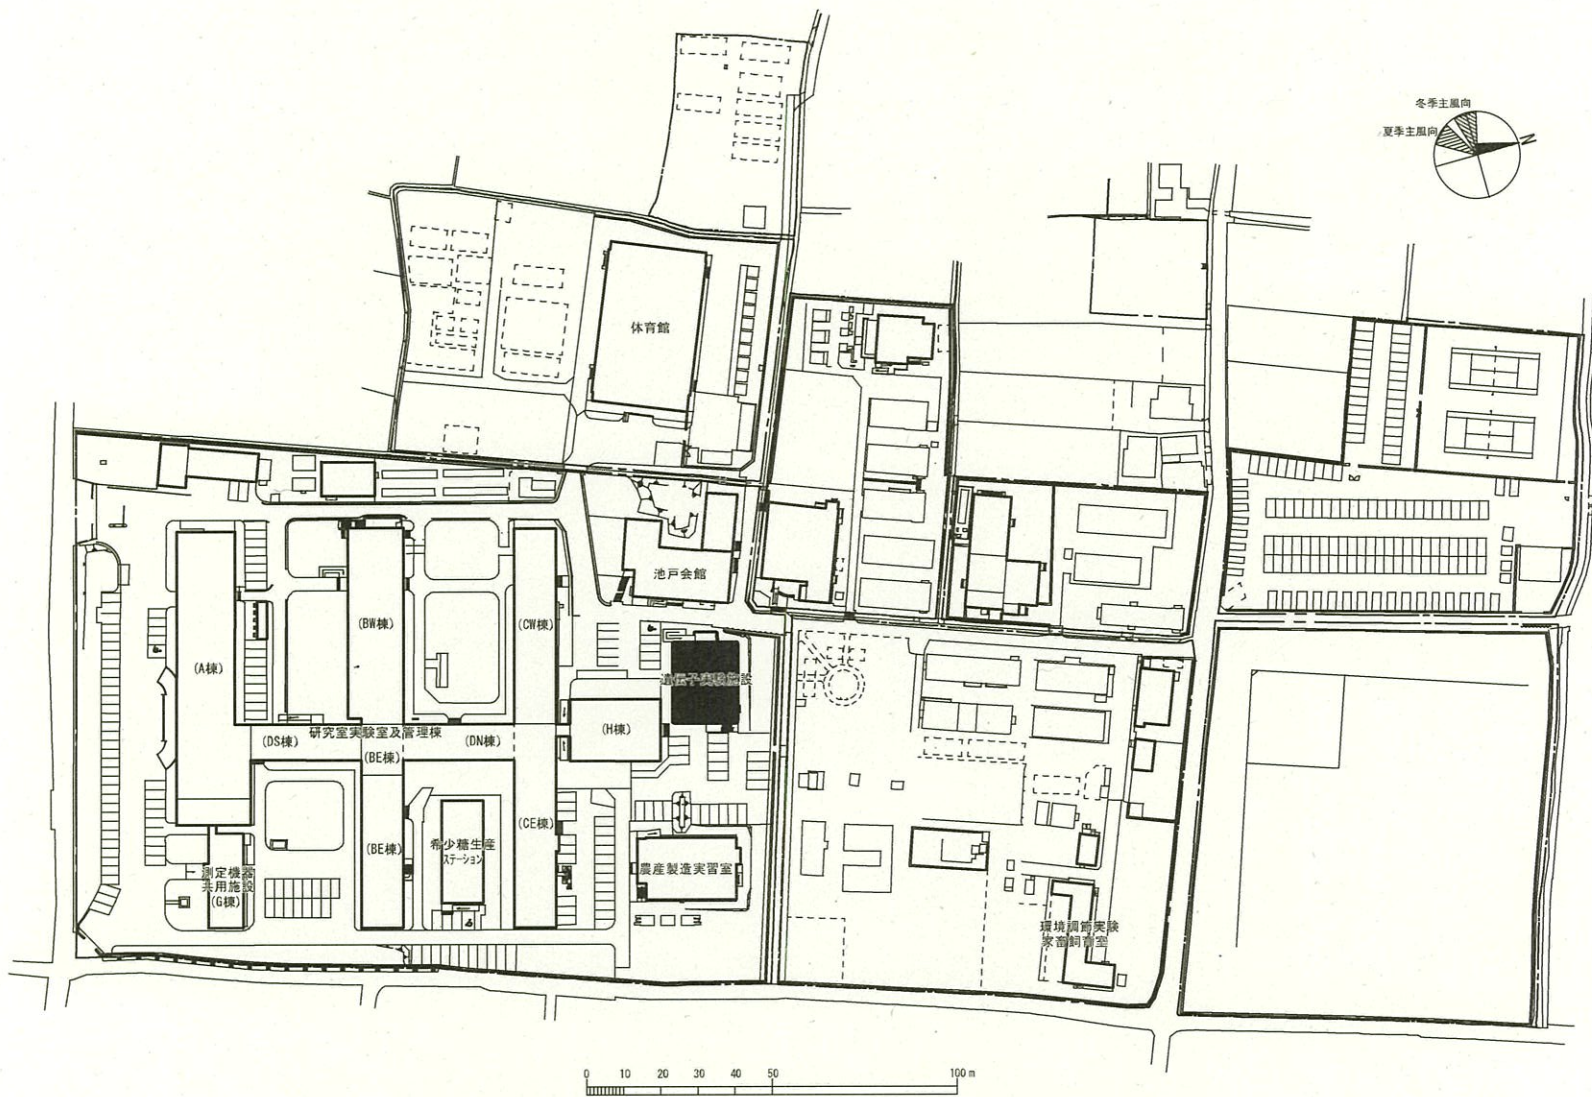


団地名	009 三木町農学部	事業名	香川大学 (三木町他)長寿命化促進事業	配置図	1/2,000
-----	---------------	-----	---------------------	-----	---------

 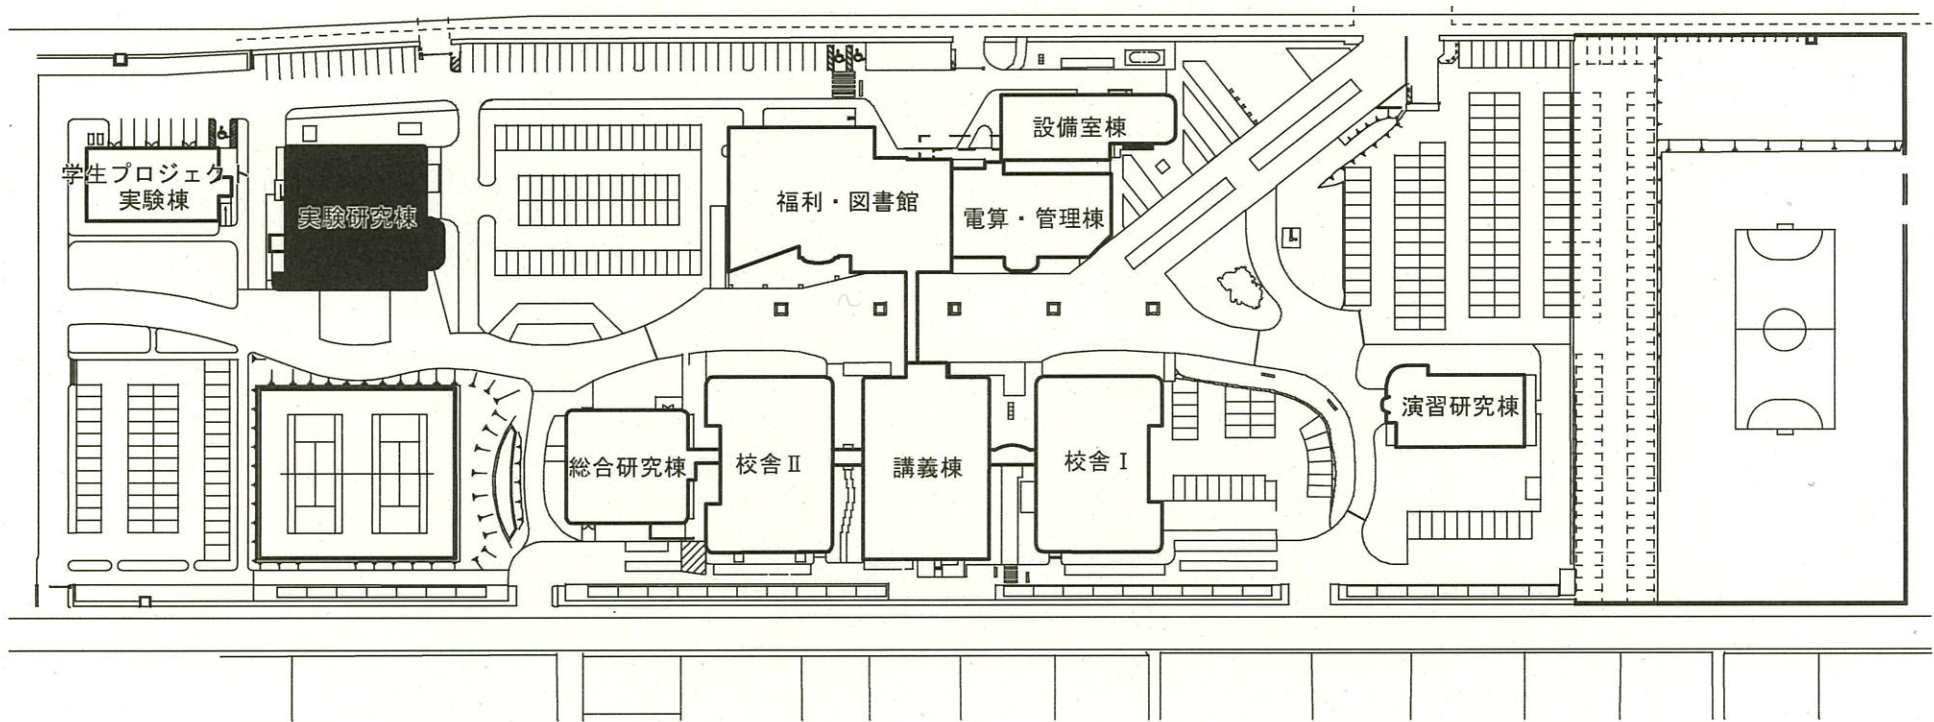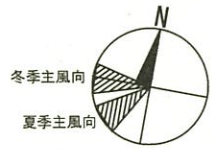


団地名	010 林町	事業名	香川大学 (三木町他) 長寿化促進事業	配置図	1/1,500
-----	--------	-----	---------------------	-----	---------

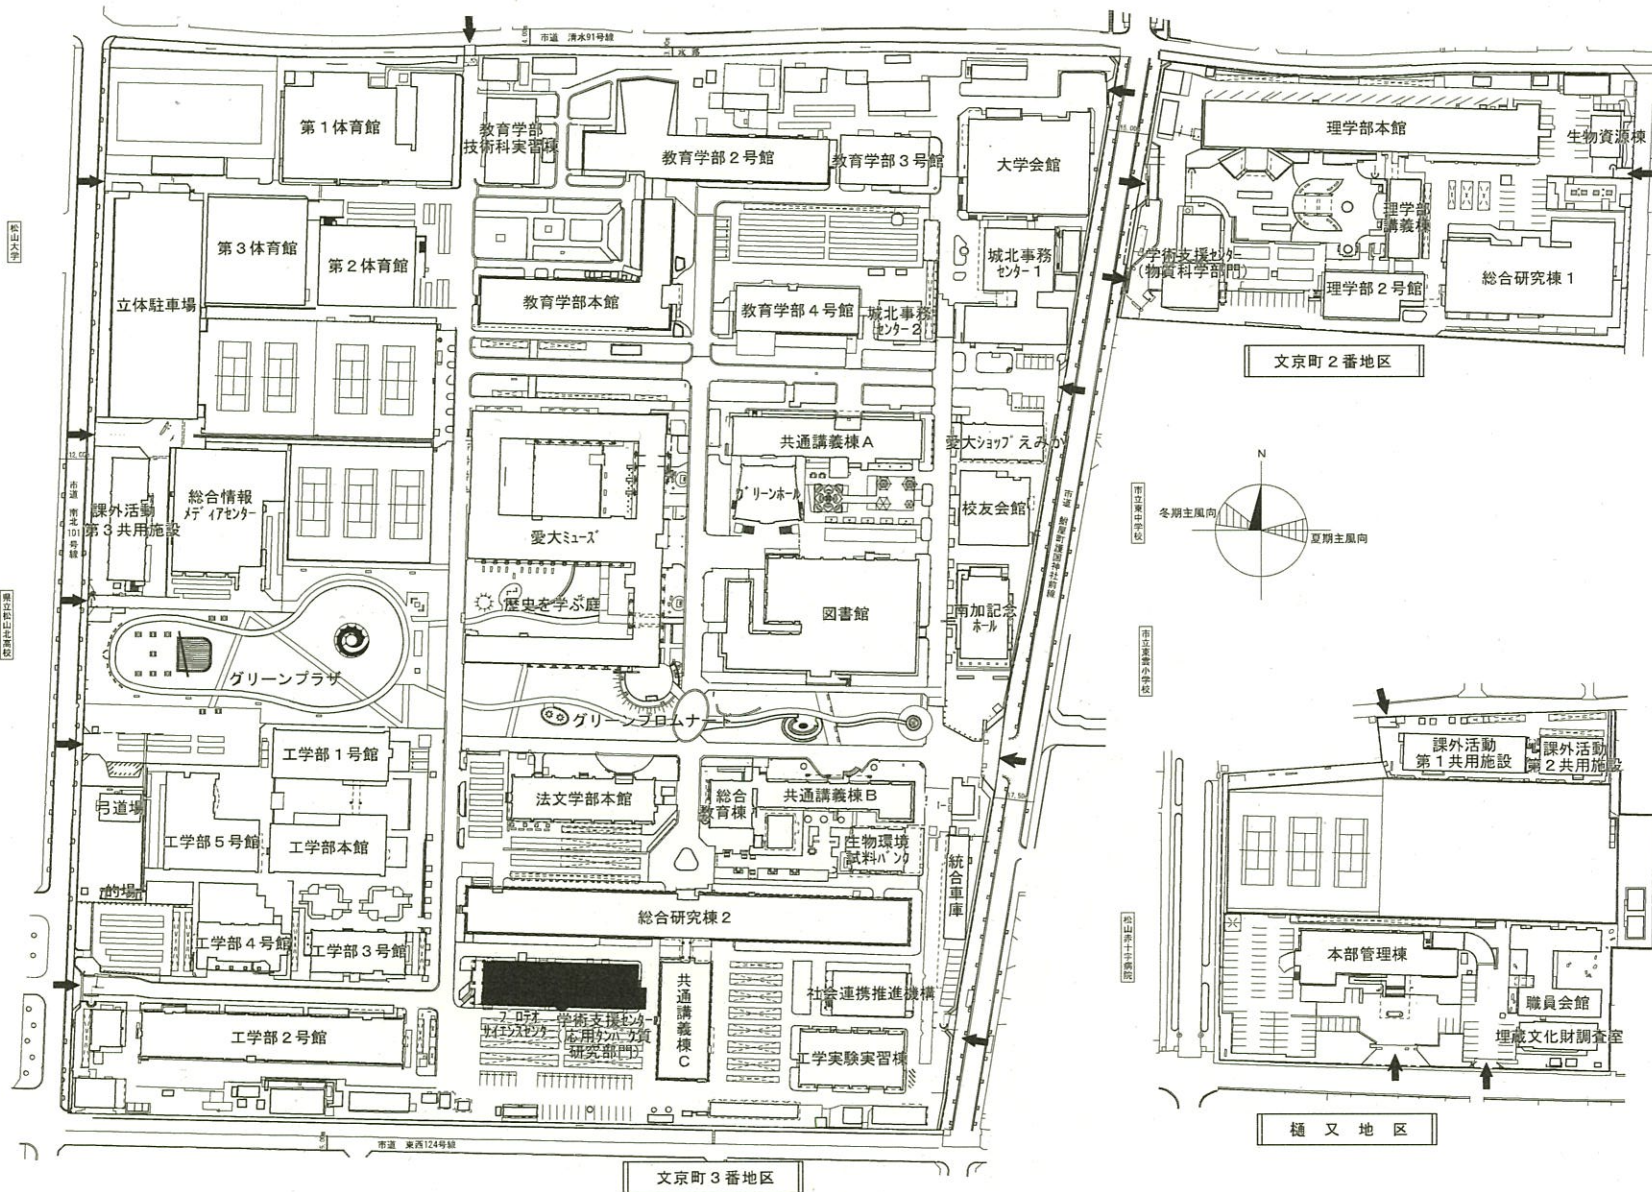

団地名	001城北	事業名	愛媛大学(城北)長寿命化促進事業	配置図	1/2,500
-----	-------	-----	------------------	-----	---------

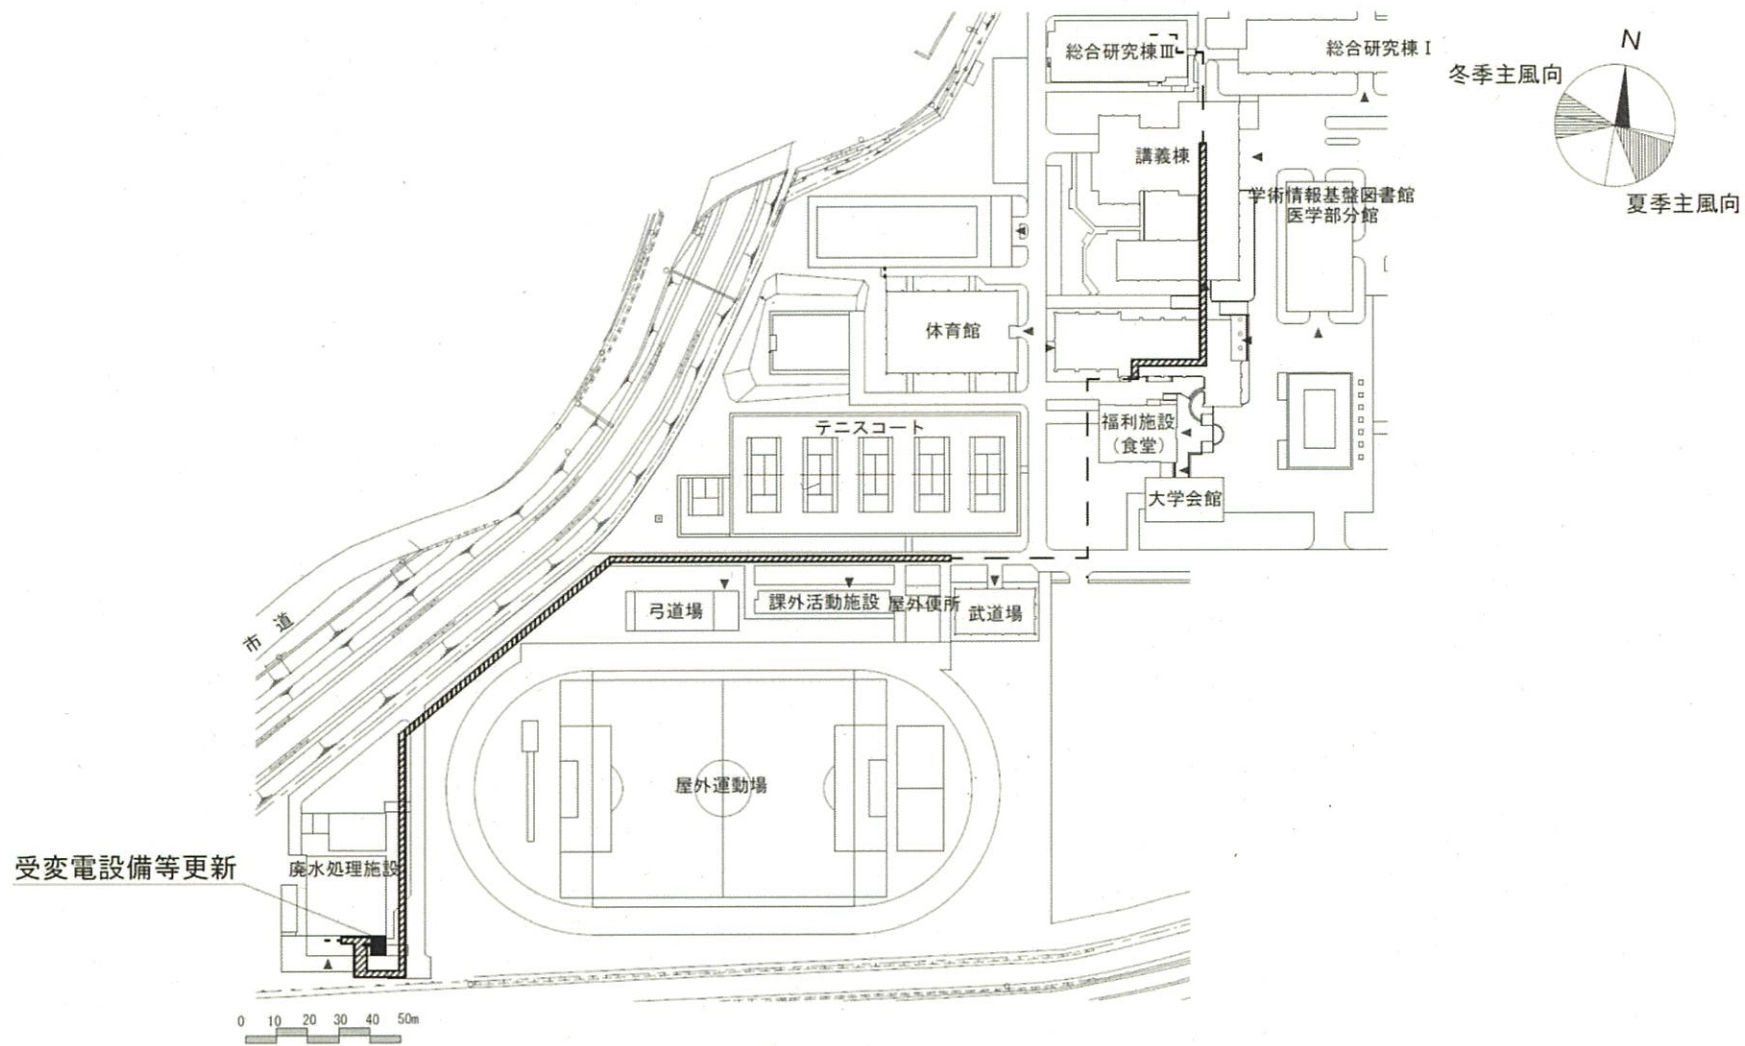


団地名	031 岡豊	事業名	高知大学(医病)ライフライン再生(受変電設備等)	配置図	1/1500
-----	--------	-----	--------------------------	-----	--------

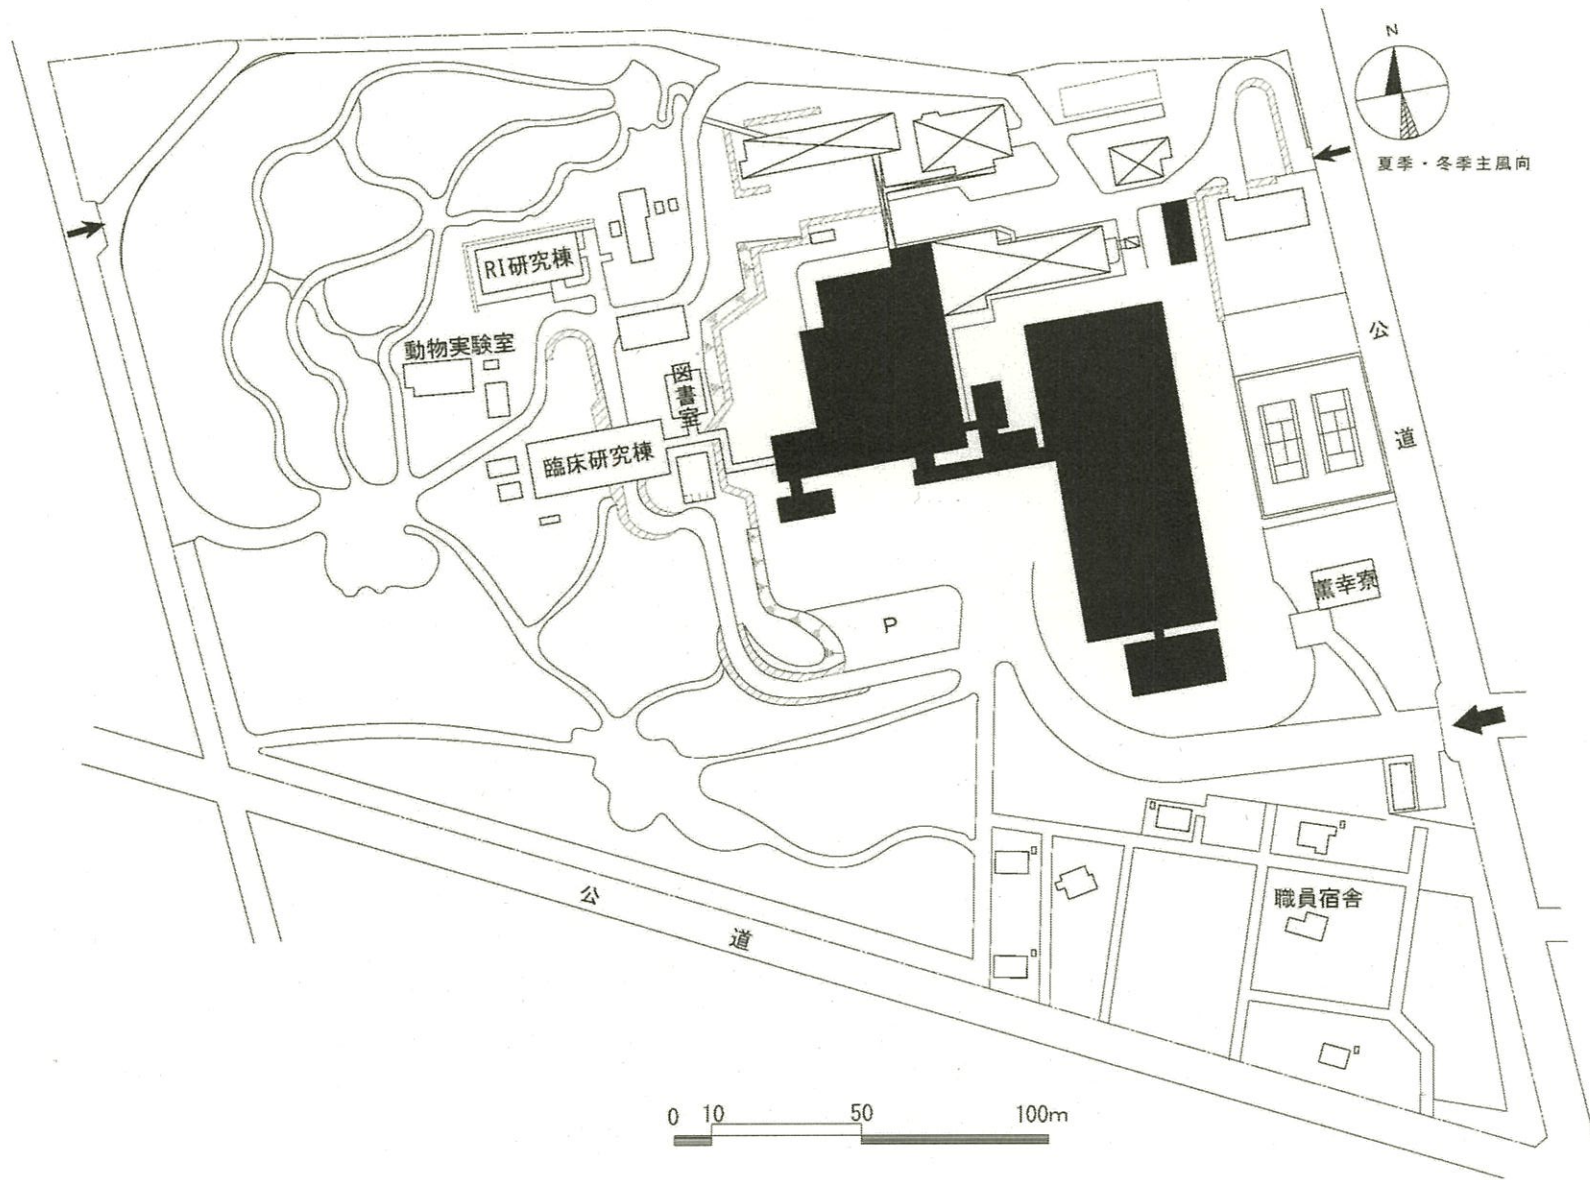


0 10 50 100m

事業名	九州大学(医病)病棟・診療棟等(別府病院)	配置図	1/2000
-----	-----------------------	-----	--------

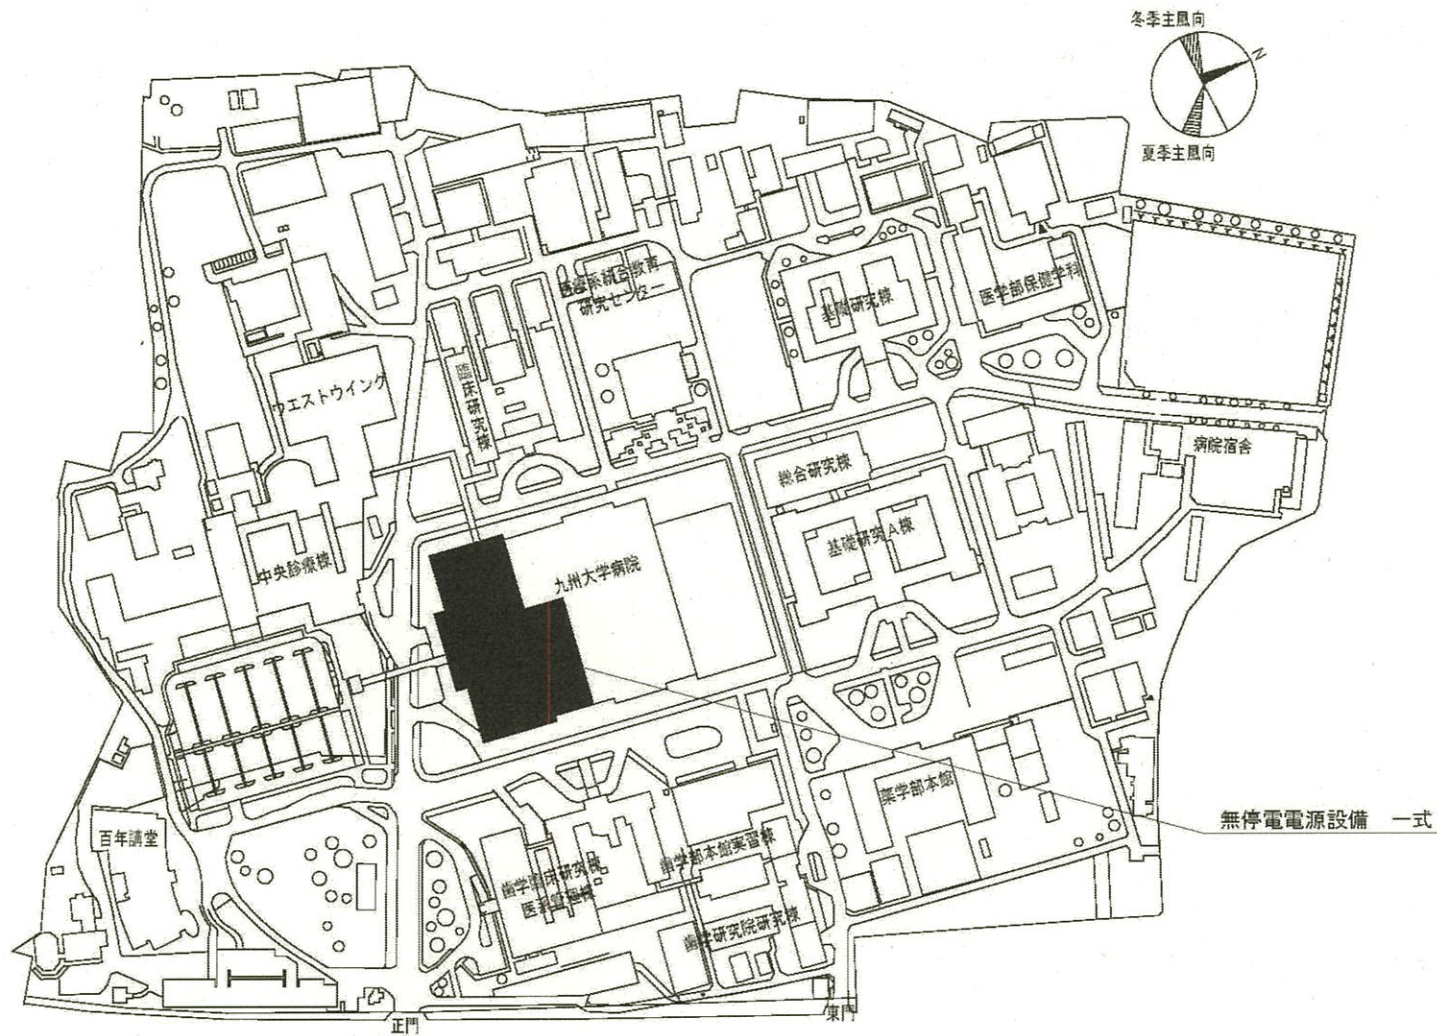

団地名	馬出	事業名	九州大学(医病)ライフライン再生(無停電電源設備)	配置図	1/4000
-----	----	-----	---------------------------	-----	--------

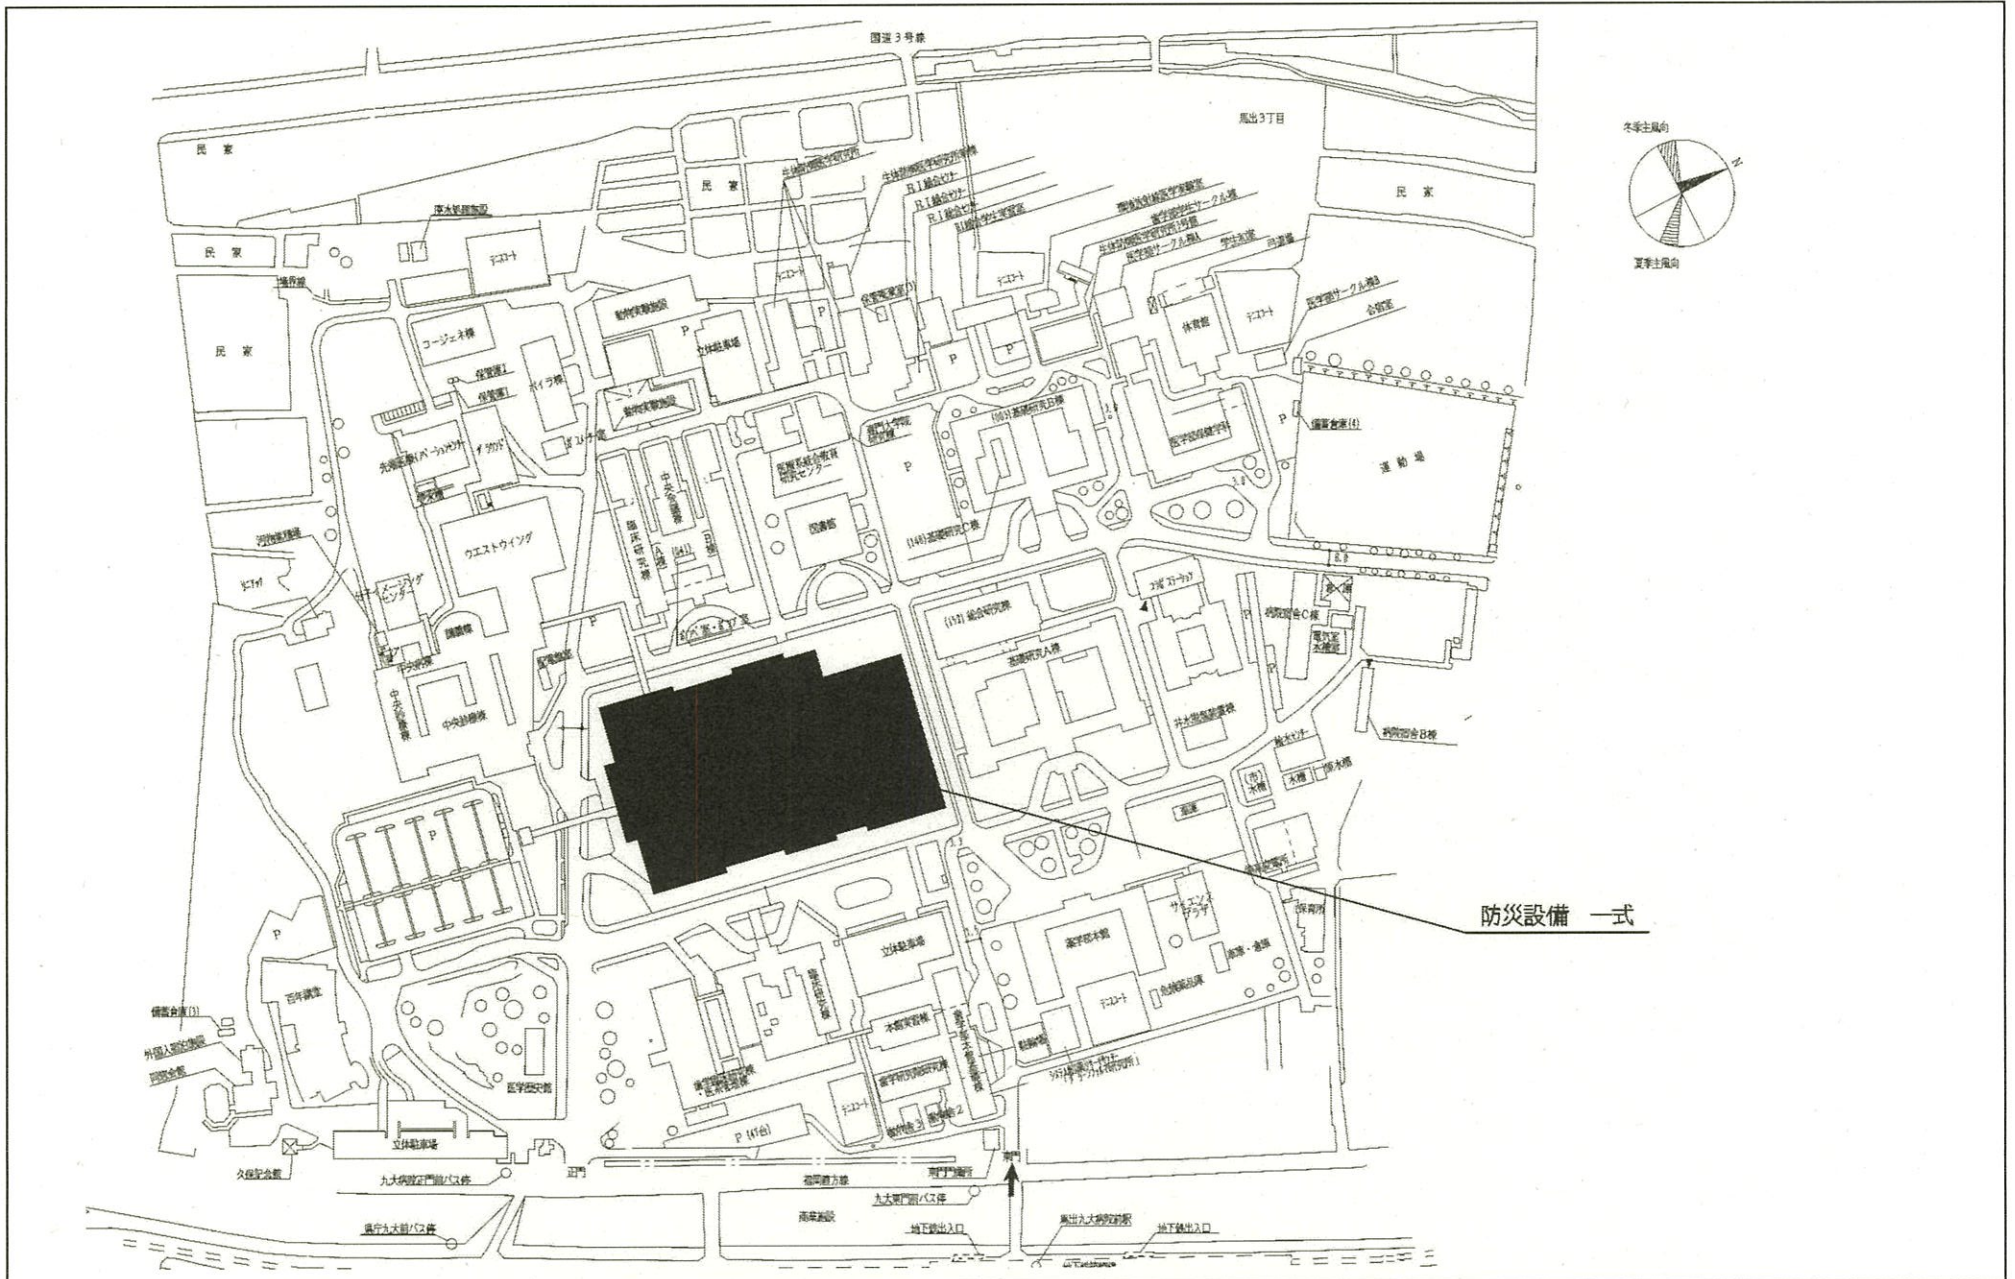

団地名	003馬出	事業名	九州大学(医病)ライフライン再生(防災設備)	配置図	1/4000
-----	-------	-----	------------------------	-----	--------




団地名	001 戸畑	事業名	九州工業大学 (戸畑)長寿命化促進事業	配置図	1/4000
-----	--------	-----	---------------------	-----	--------




団地名	001本庄町1	事業名	佐賀大学(本庄町)長寿命化促進事業	配置図	1/4000
-----	---------	-----	-------------------	-----	--------




電源設備

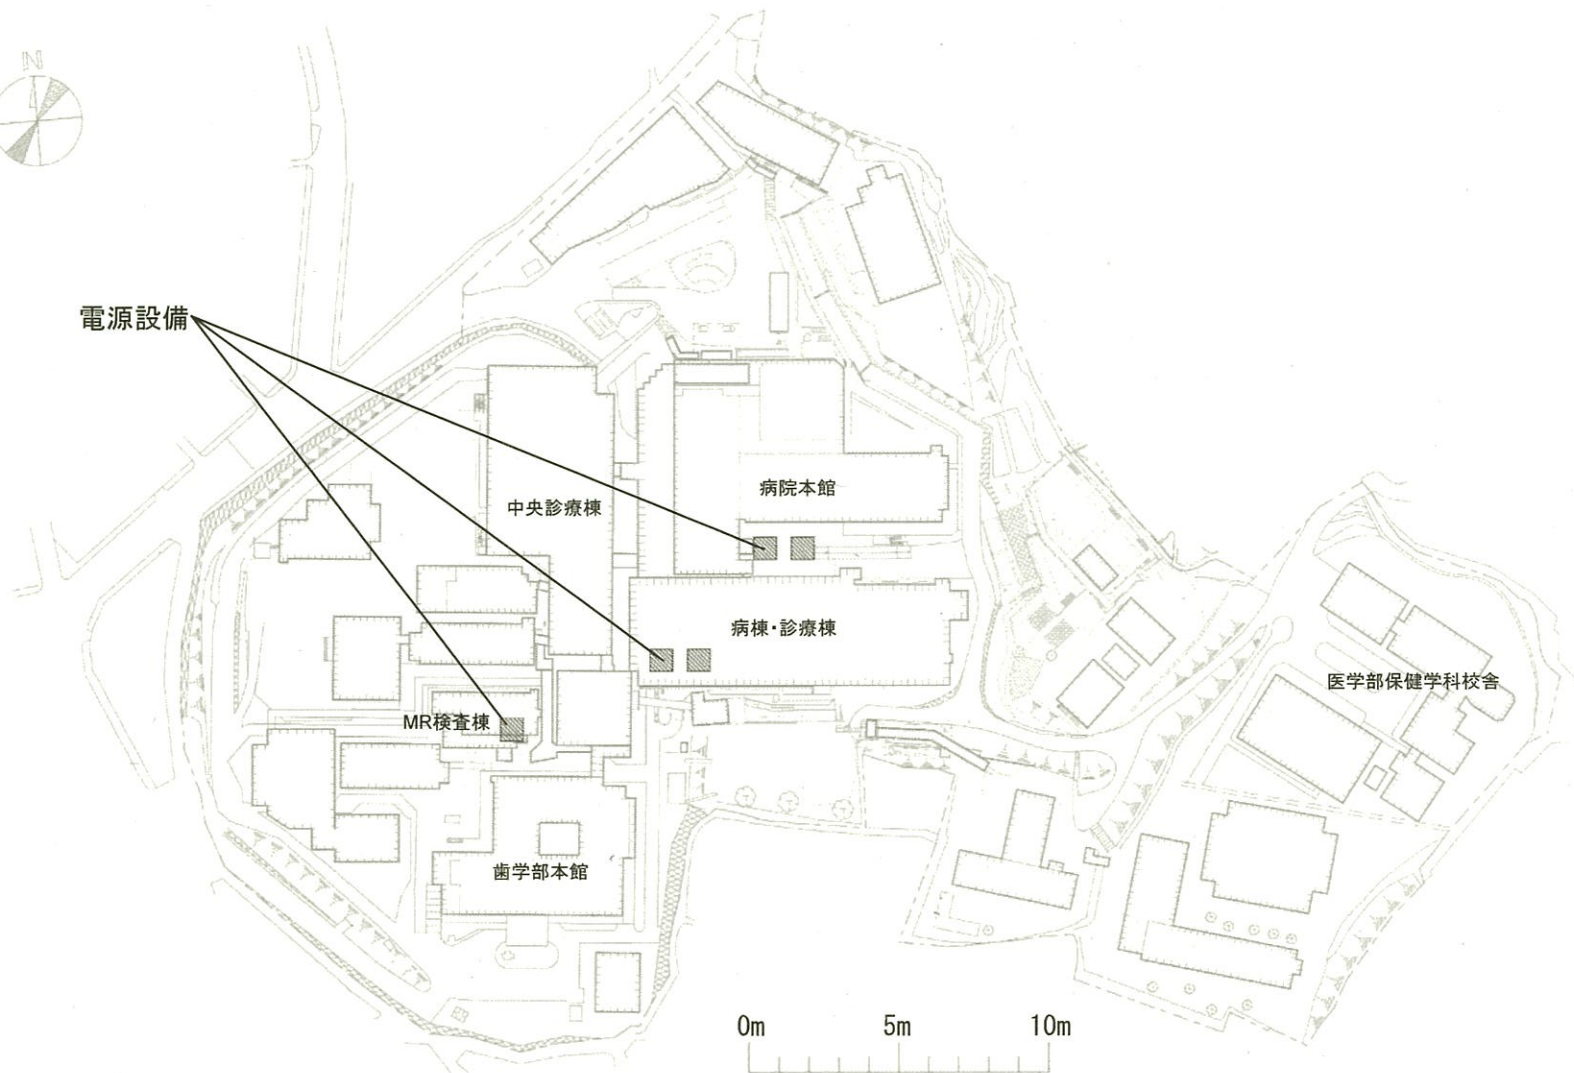


団地名	003 坂本2	事業名	長崎大学(医病)ライフライン再生 (無停電電源設備等)	配置図	1/2500
-----	---------	-----	--------------------------------	-----	--------

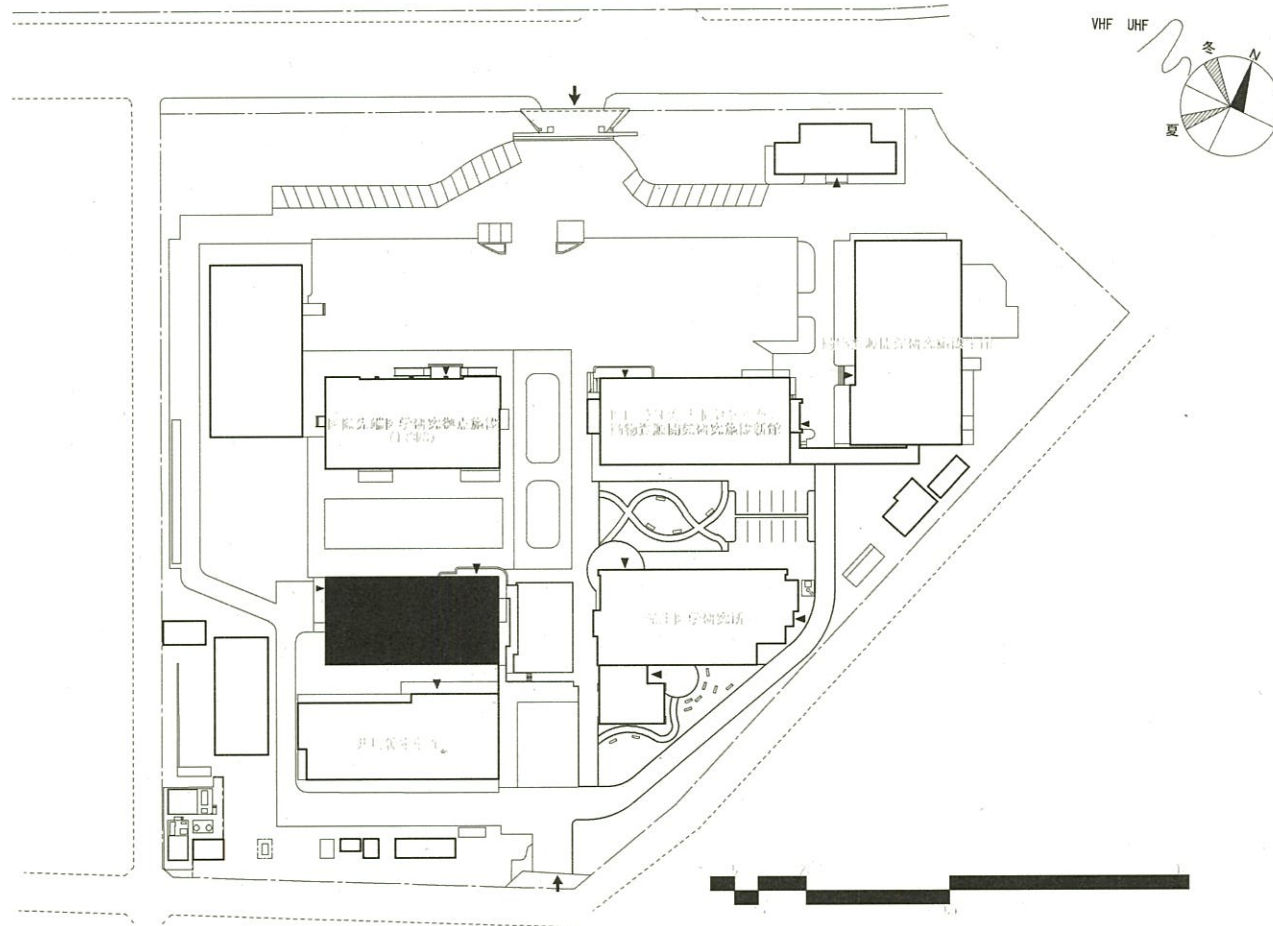

団地名	003本荘 (中地区)	事業名	熊本大学(本荘他)長寿命化促進事業	配置図	1/1,500
-----	----------------	-----	-------------------	-----	---------

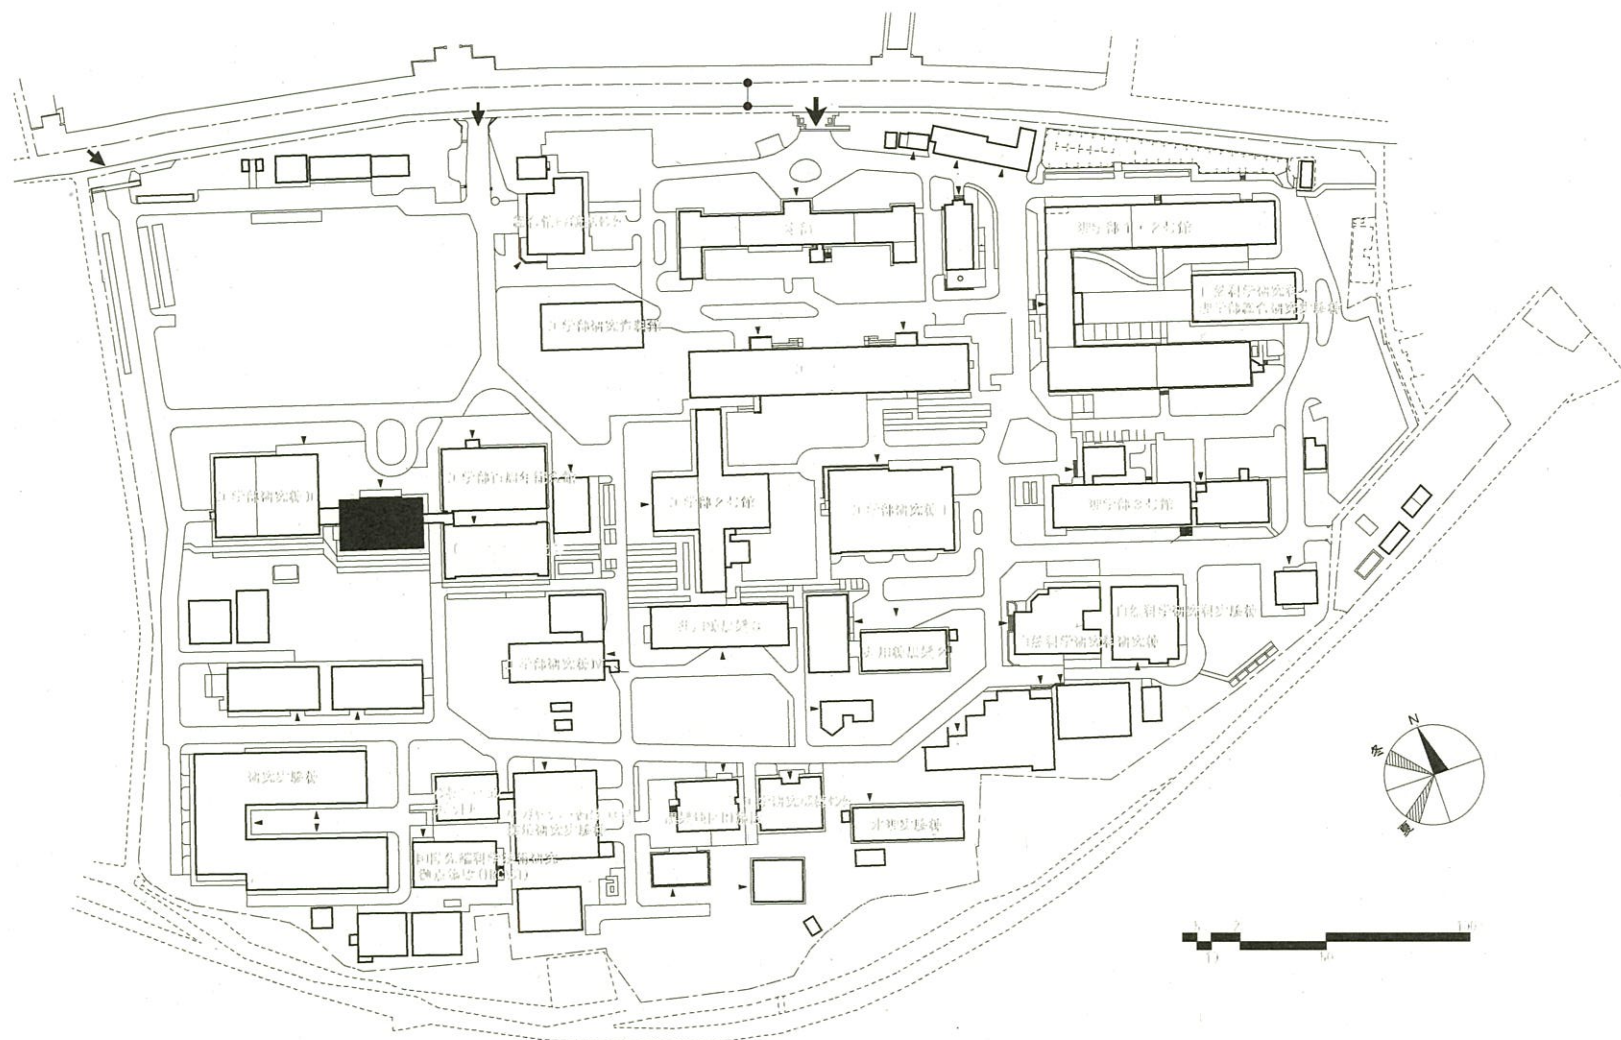


団地名 001黒髪 (南地区)	事業名 熊本大学(本荘他)長寿命化促進事業	配置図	1/2,500
-----------------------	--------------------------	-----	---------

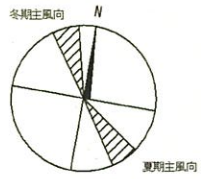


冬期主風向

N

夏期主風向

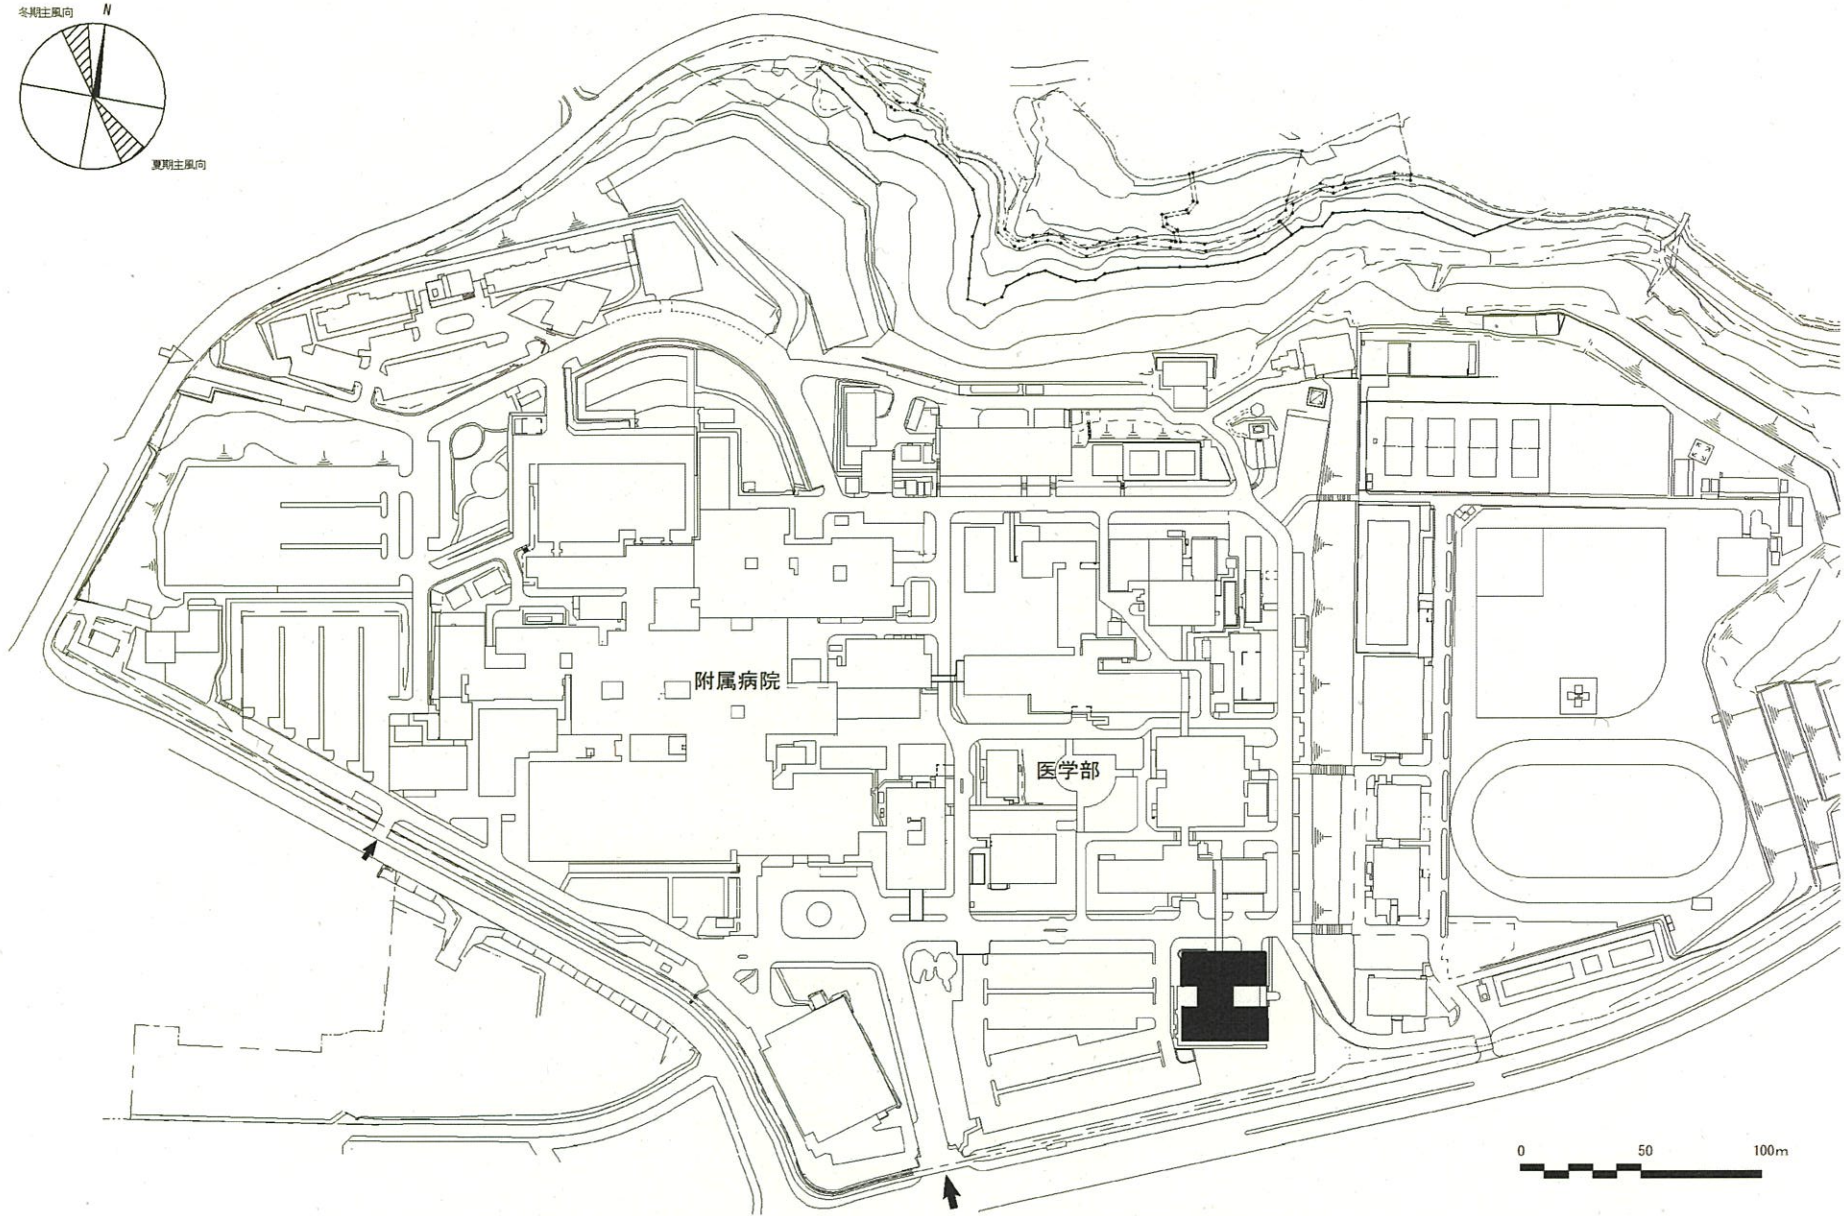


団地名	002 挟間	事業名	大分大学(挟間)長寿命化促進事業	配置図	1/3000
-----	--------	-----	------------------	-----	--------

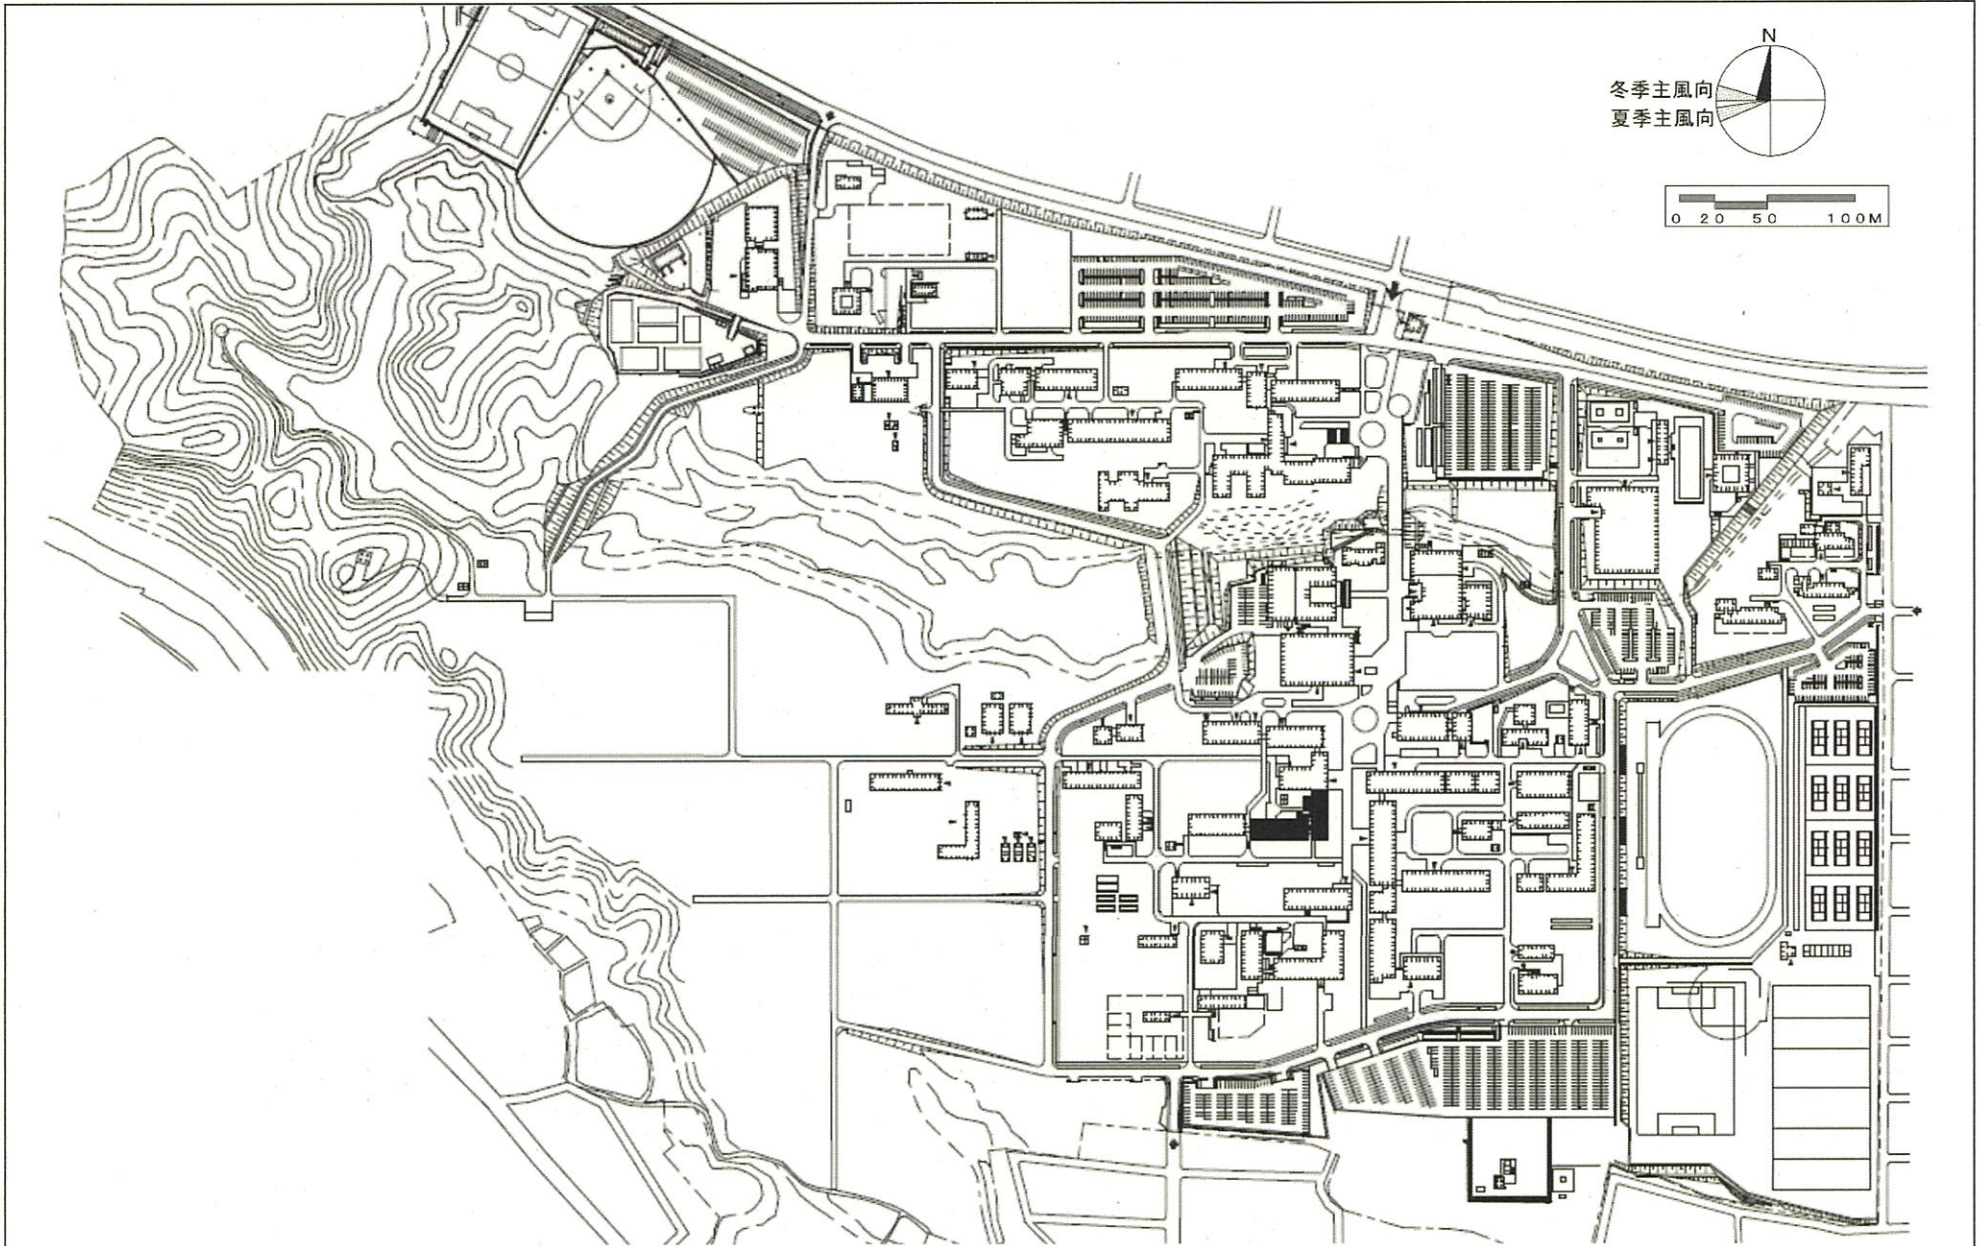



団地名	030 木花	事業名	宮崎大学(木花)総合研究棟改修(農学系)	配置図	1/4,000
-----	--------	-----	----------------------	-----	---------

磁北 (西偏 5° ~ 15°)


冬期主風向

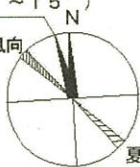


夏期主風向

 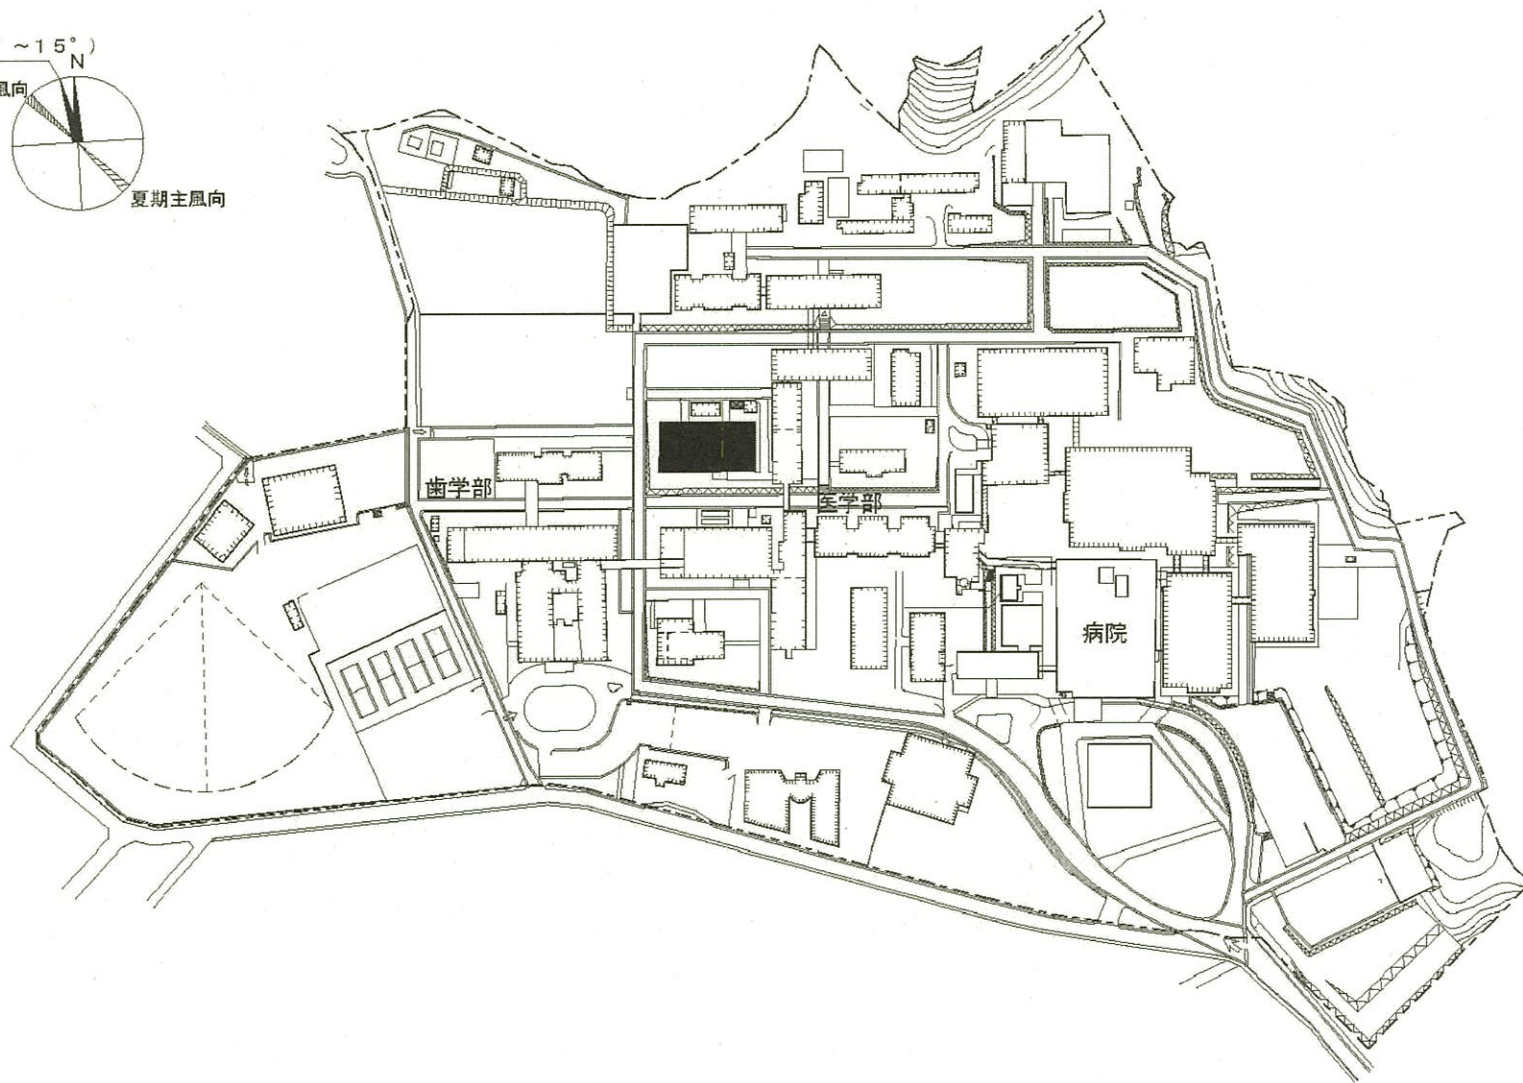


団地名	030 桜ヶ丘	事業名	鹿児島大学(桜ヶ丘)動物実験施設改修	配置図	1/4,000
-----	---------	-----	--------------------	-----	---------

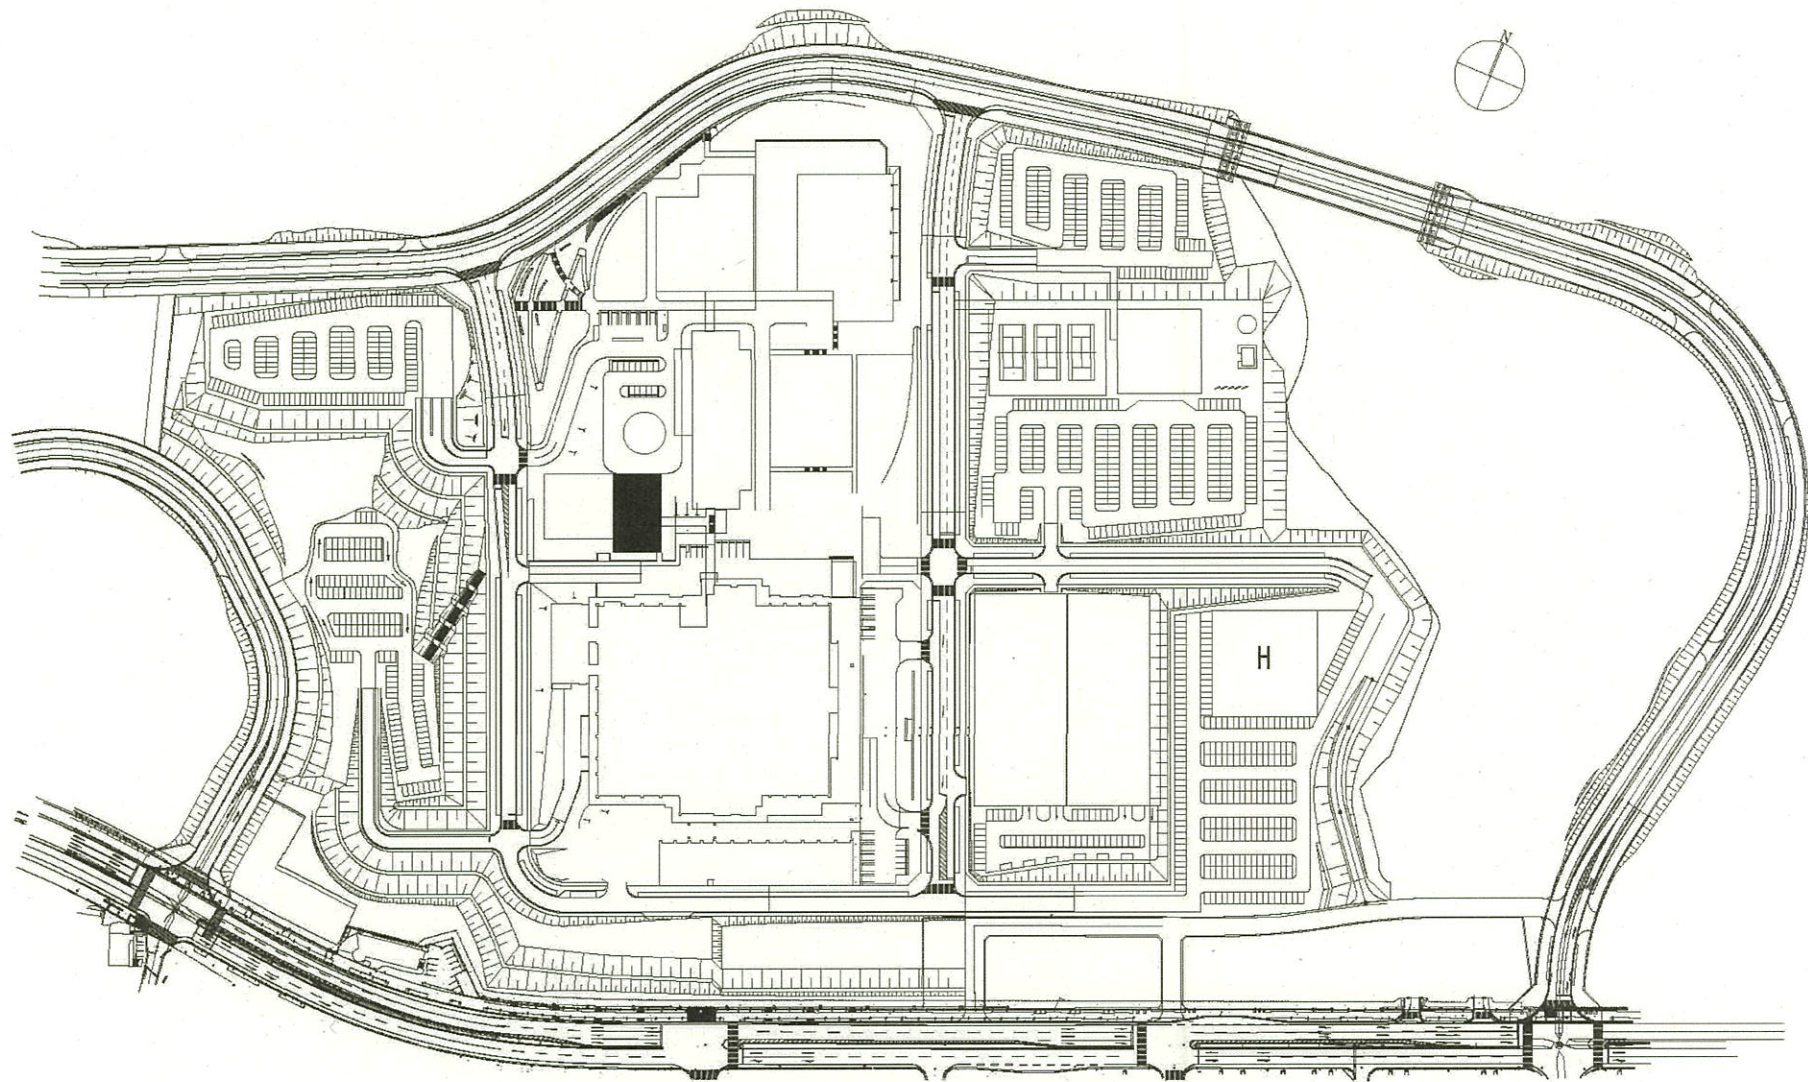


団地名	西普天間	事業名	琉球大学(西普天間)管理棟(医学系)	配置図	1/3,000
-----	------	-----	--------------------	-----	---------

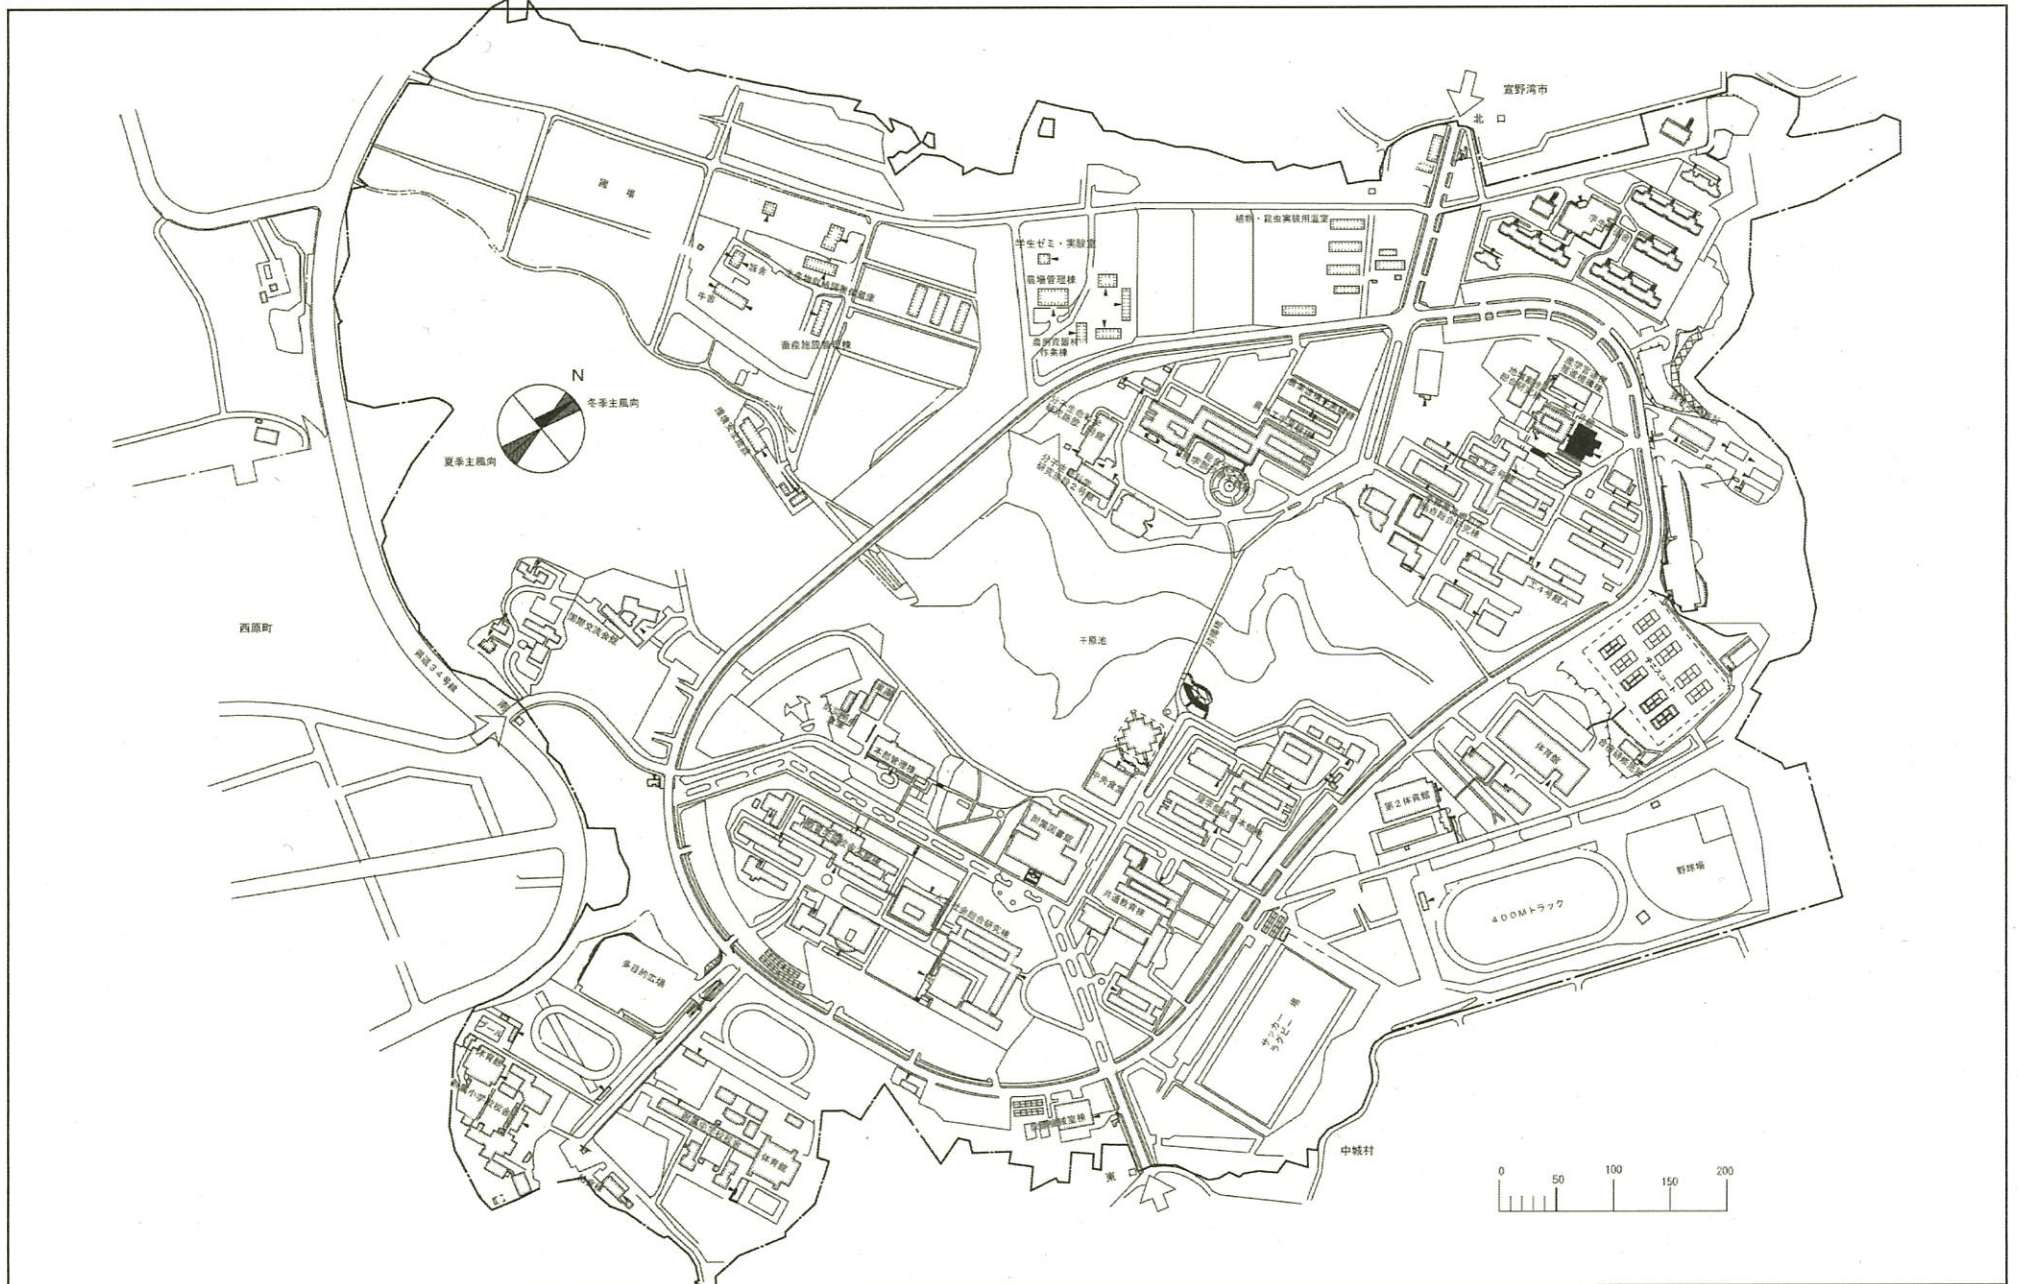


団地名	010 千原	事業名	琉球大学(千原)長寿命化促進事業	配置図	1/6000
-----	--------	-----	------------------	-----	--------

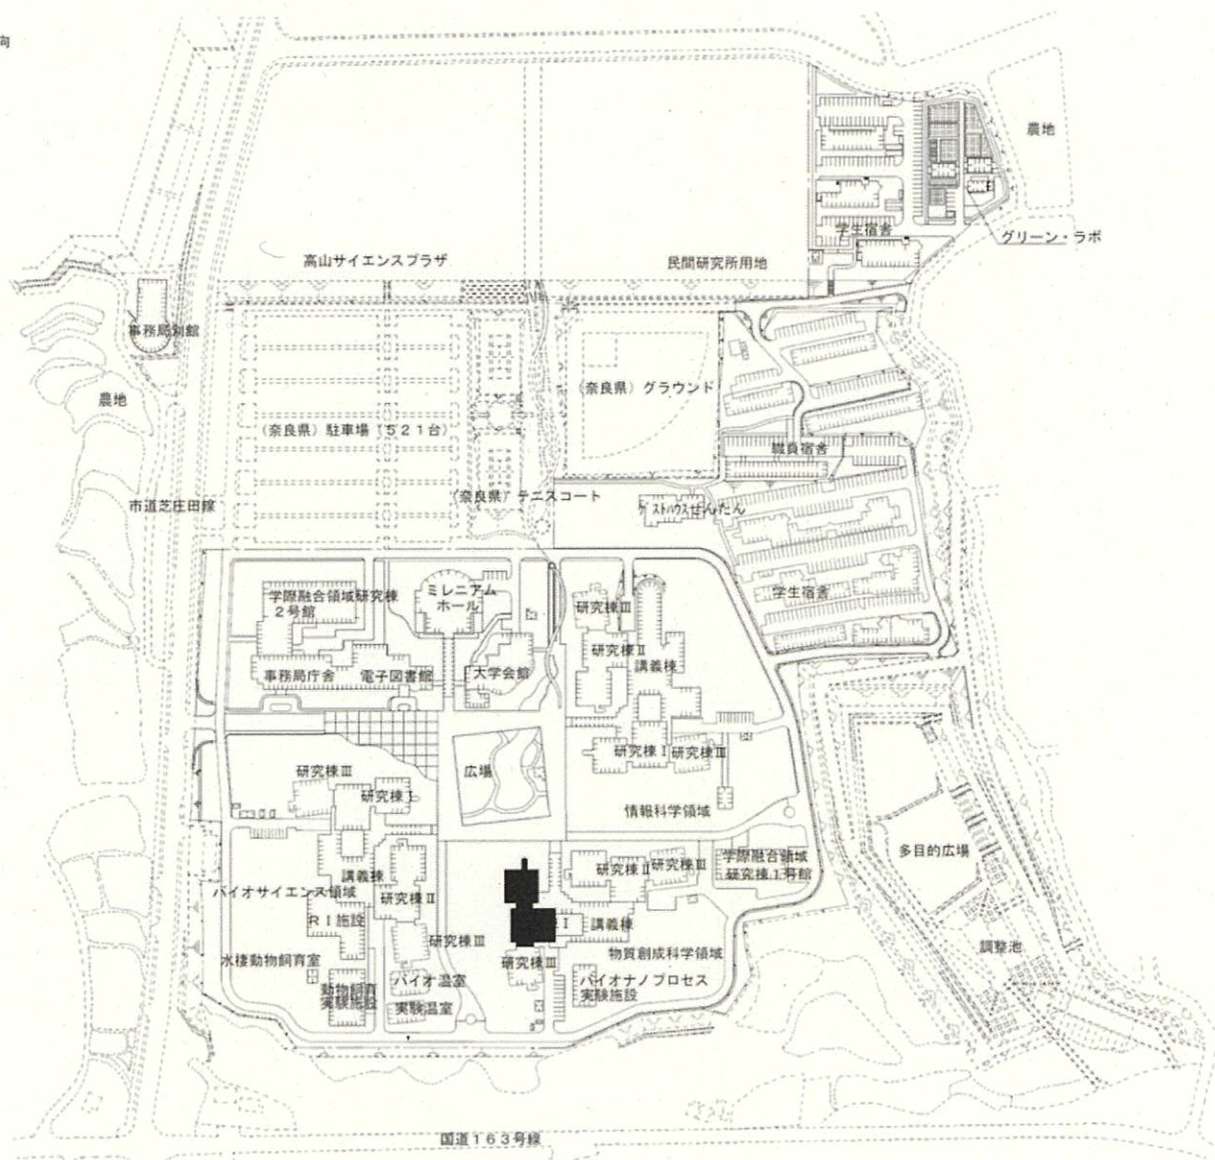



団地名	001 生駒団地	事業名	奈良先端科学技術大学院大学 (生駒)長寿命化促進事業	配置図	1/4,000
-----	----------	-----	-------------------------------	-----	---------

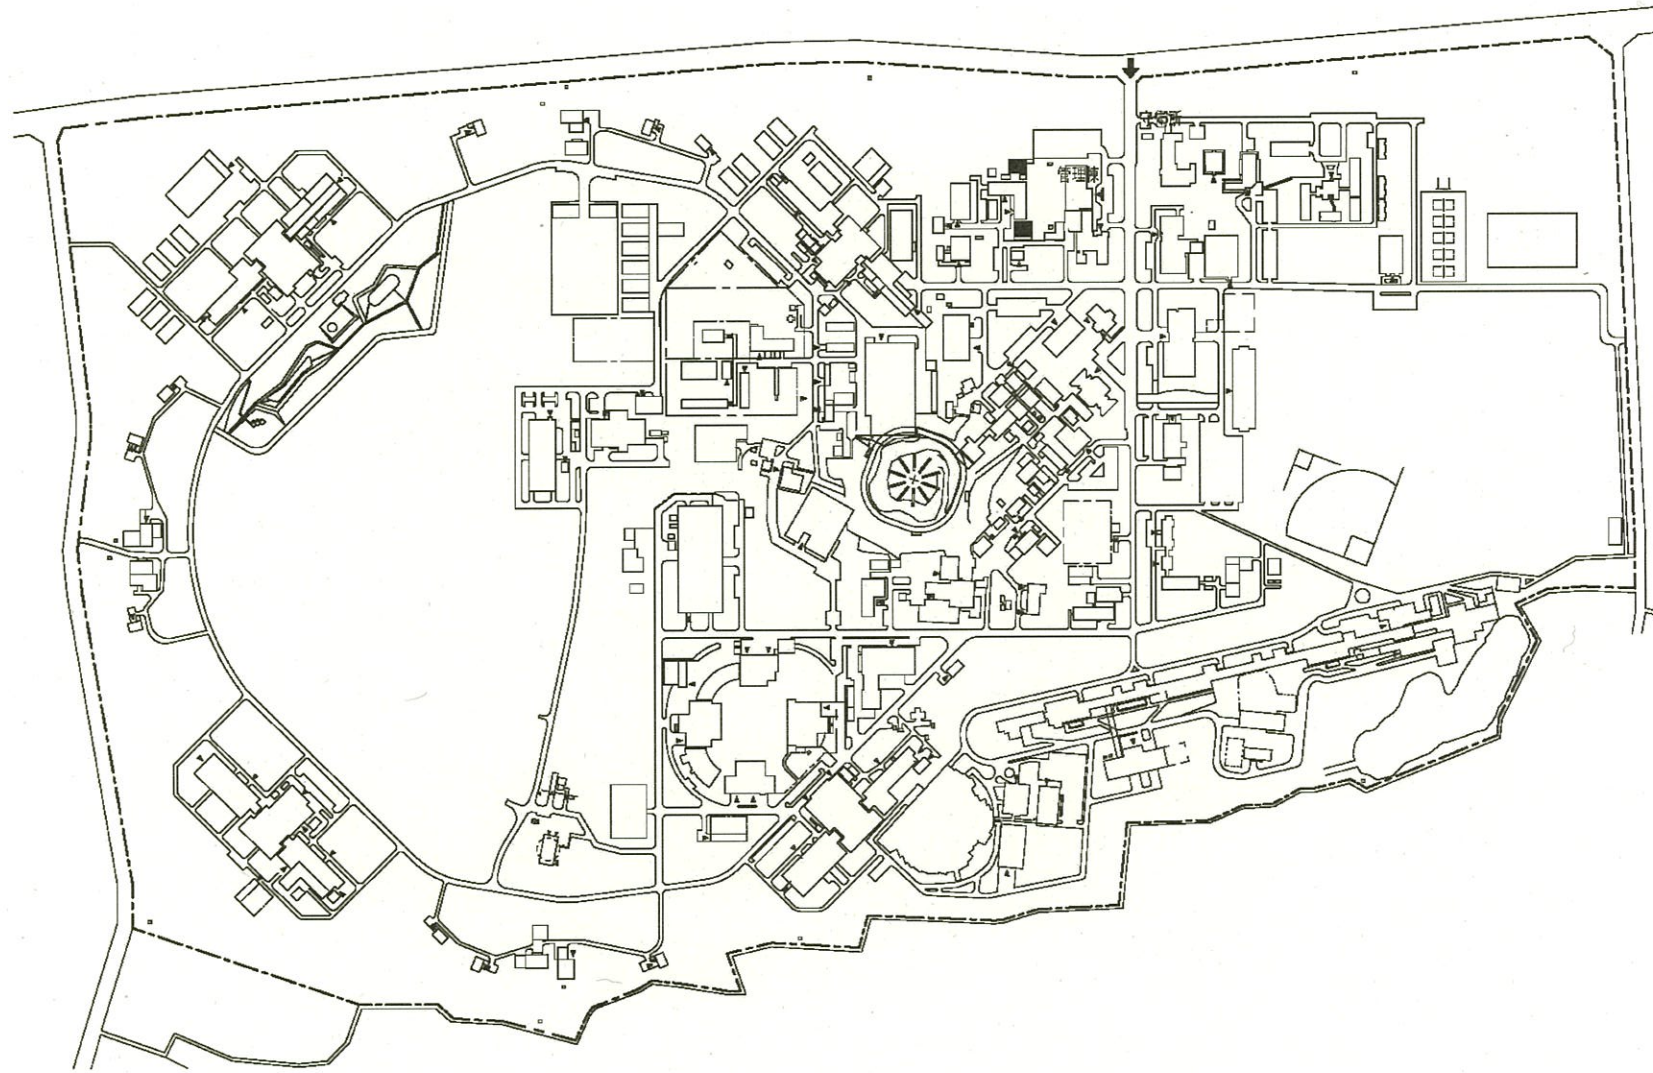

団地名	001 大穂	事業名	高エネルギー加速器研究機構 (大穂)長寿命化促進事業	配置図	1/8,000
-----	--------	-----	-------------------------------	-----	---------

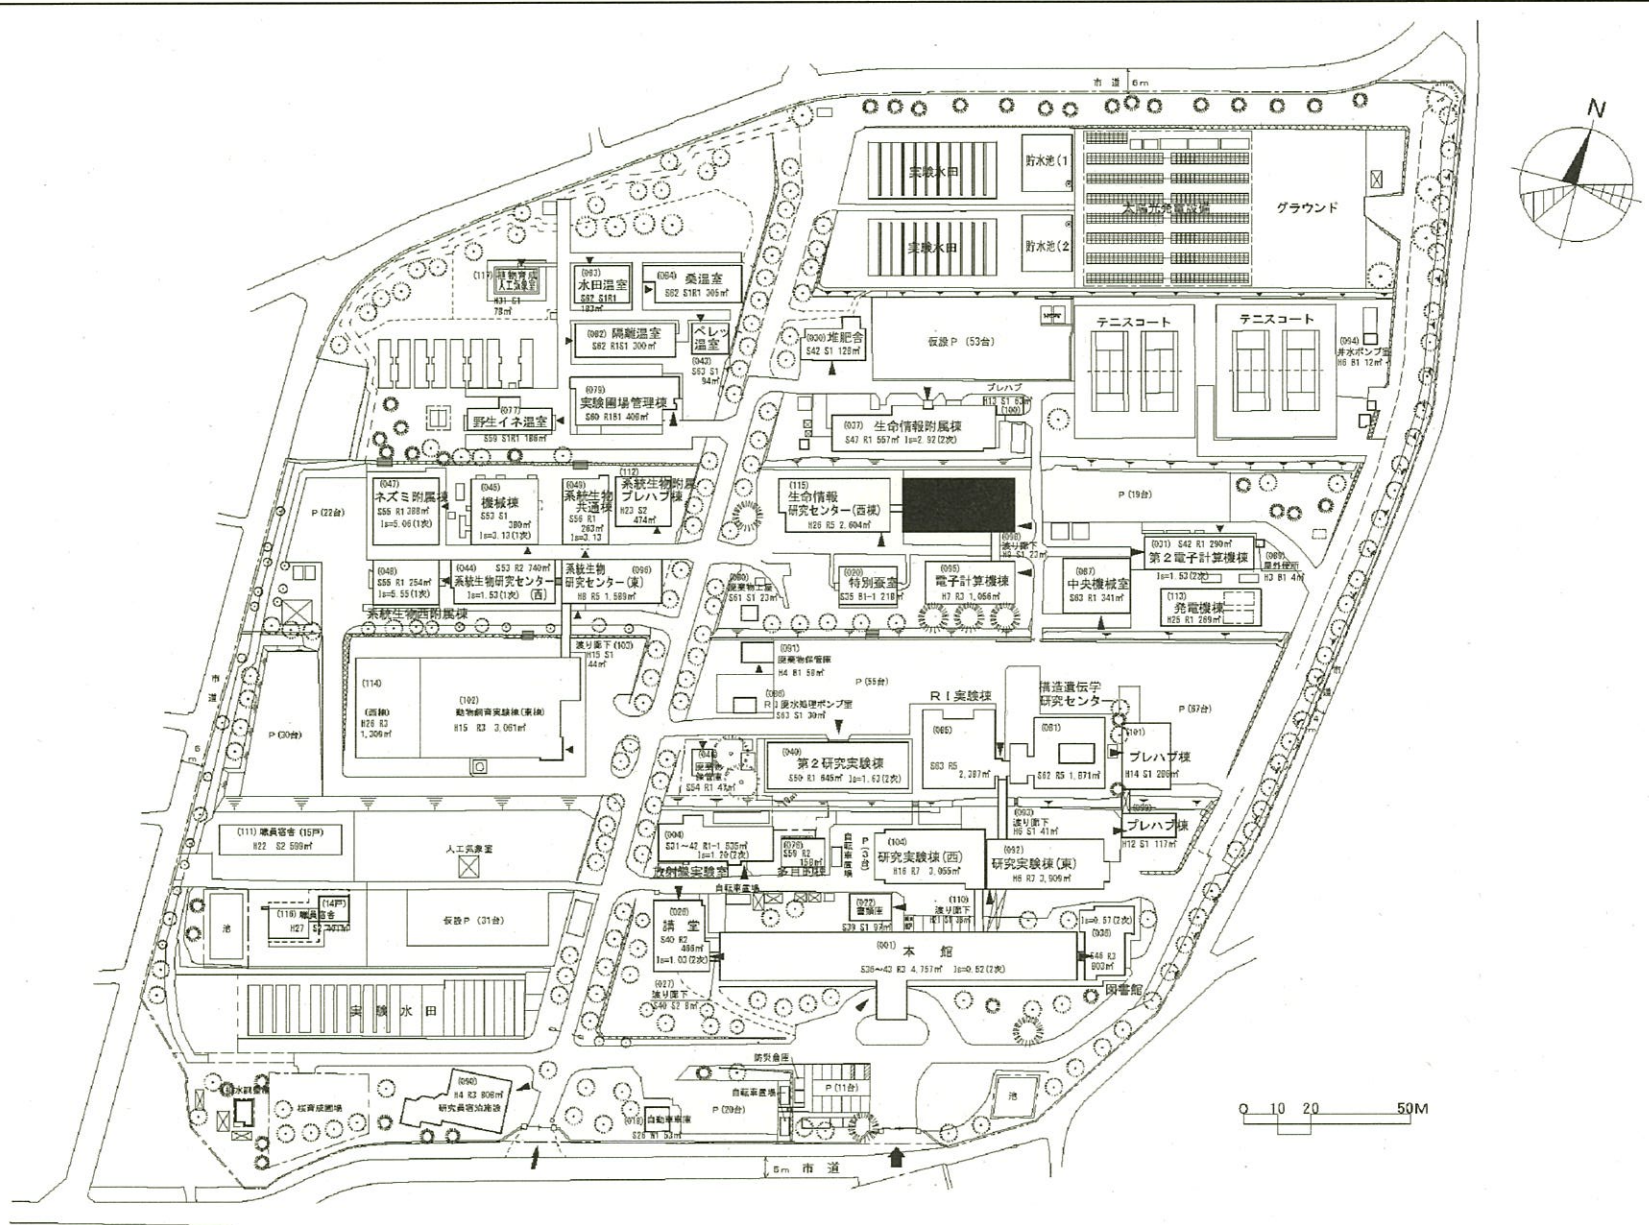

団地名 009谷田1	事業名 情報・システム研究機構 (谷田)長寿化促進事業	配置図 1/1500
---------------	-----------------------------------	---------------

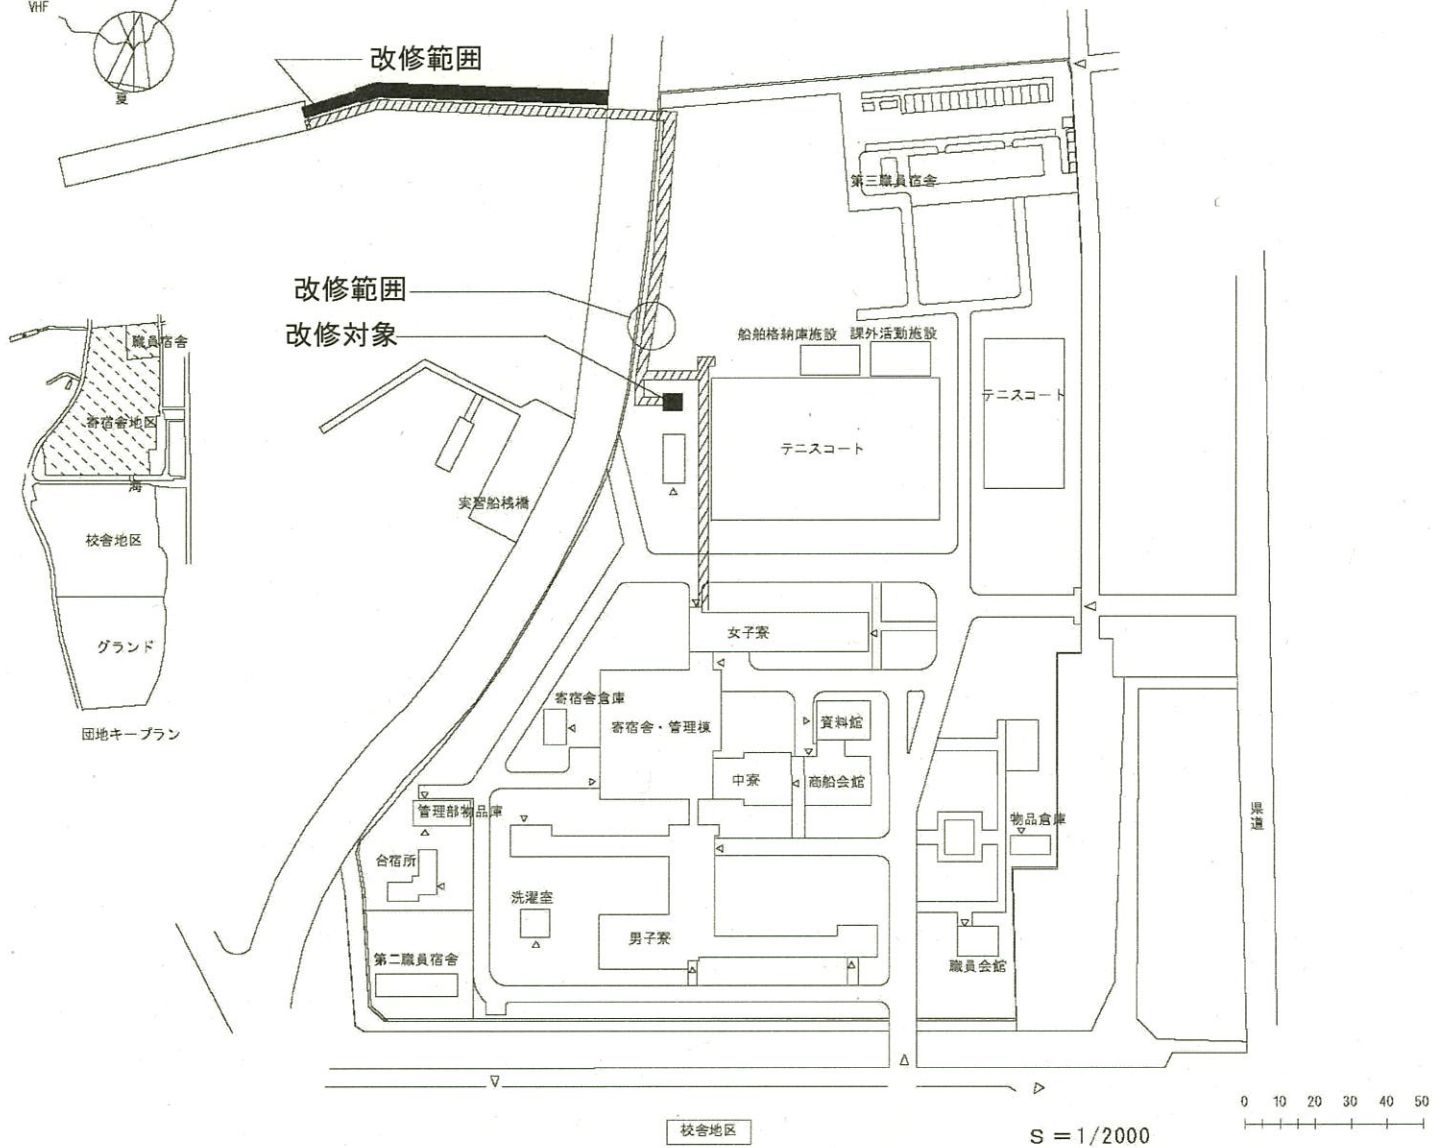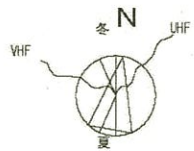

団地名	001小松	事業名	国立高等専門学校機構(大島商船高等専門学校) (小松)基幹・環境整備(棧橋)	配置図	1/2000
-----	-------	-----	---	-----	--------

富山大学附属病院の再開発整備計画について

【現状と課題】

富山大学附属病院は、昭和54年10月旧富山医科薬科大学附属病院として開院以来約42年が経過し、施設の老朽化が著しく狭隘化の問題もあり、近年の医療の進歩に対応が困難な状況であった。


高度先進医療の実現、高度医療人の育成、地域医療や患者ニーズの多様化への対応、また、災害に強い病院機能の強化など、医療を取り巻く環境の変化に対応し、国立大学附属病院としての機能を発揮できるよう、再開発整備を計画、平成20年より実施している。

【再開発計画の概要】

再開発整備計画としては、当初約10年の整備計画としていたが、東日本大震災が発生したことによる工事費の高騰や著しく進歩する医療技術の発展により、令和8年度までの19年の計画に変更をした。今まで南病棟と新外来棟の増築、外来棟と手術部の既存改修及び新厨房棟の増築及び手術室の増室改修を完成し、今後はMRI棟の増築を含めた既存中央診療棟（主としてリハビリテーション部、放射線部、検査部等）の改修を計画している。

	R3	R4	R5	R6	R7	R8
病棟改修(リハビリテーション)						
MRI棟増築						
基幹・環境整備(BCP強化対策)						

※財政状況によっては計画に変更が生じる場合もある。

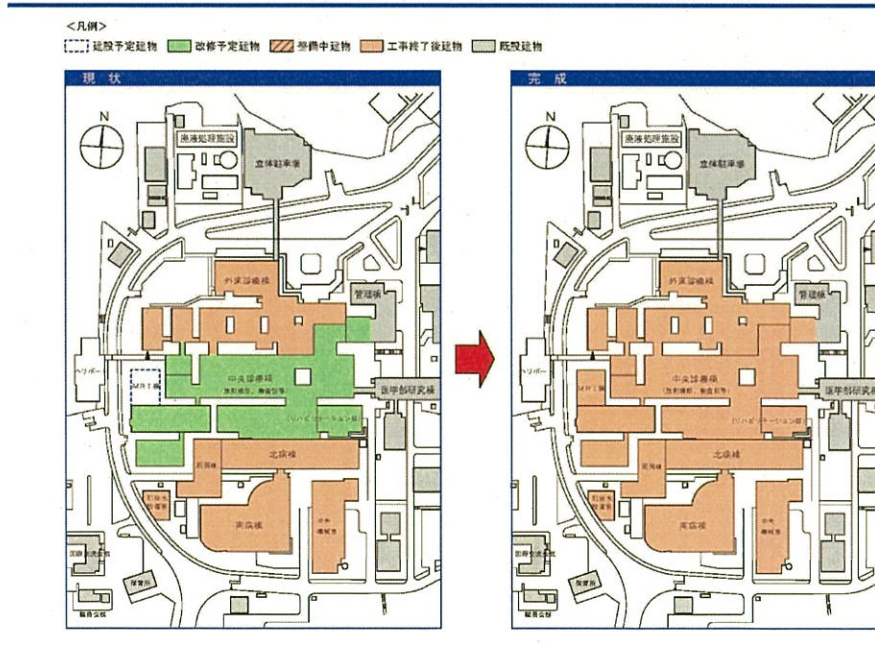

山口大学医学部附属病院の再開発整備計画について

【現状と課題】

山口大学医学部附属病院は、昭和42年山口大学医学部附属病院として開院以来、約50年が経過し、その間昭和60年から実施された再開発整備を完了したが、その後の経年による施設の老朽化や新たな医療ニーズによる狭隘化が著しく、近年の医療の進歩への対応が困難となりつつある。


また、高度先進医療の実現、医療人の育成、地域医療の充実、患者ニーズの多様化、災害時の医療継続等に対応するためにも、附属病院としての機能を果たすことができる施設の整備が必要となっている。

【計画の概要】

平成26年度の基幹・環境整備より着手し、平成27年度から平成30年度にかけて診療棟・病棟を増築、令和3年度から病棟及び外来診療棟等の既存施設の改修を行う予定。

	R3	R4	R5	R6	R7	R8
病棟改修						
外来診療棟等改修						

※財政状況等により変更することがある

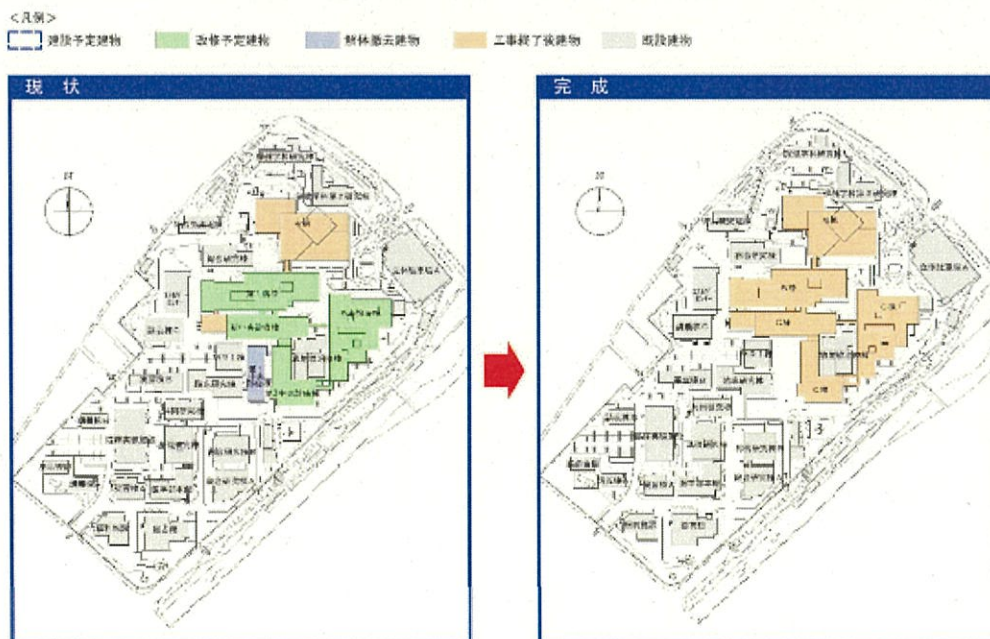

九州大学病院別府病院の再開発整備計画について

【現状と課題】

九州大学病院の分院である別府病院は、温泉治療学研究所として発足以降、強み・特色のある専門領域を軸とした診療を展開してきた。特に筋骨格系疾患や乳腺外科疾患において、大分県の地域医療の中心的な役割を担っているが、施設は建築後45年を経過して老朽化しており、安全な医療の提供や療養環境の改善のための施設整備が必要となっている。

機能的かつ効率的な整備にあわせて、九州大学病院のサテライトとしての機能についても充実を図る。

【計画の概要】

令和3年度から新病院の増築、令和4年度から基幹・環境整備、令和5年度から既存病院の改修を行う予定。

	R 3	R 4	R 5	R 6	R 7
新病院増築					
既存病院改修					
基幹・環境整備					

※財政状況等により変更することがある

<凡例>
 建設予定建物
 改修予定建物
 解体撤去建物
 工事終了後建物
 既設建物

