
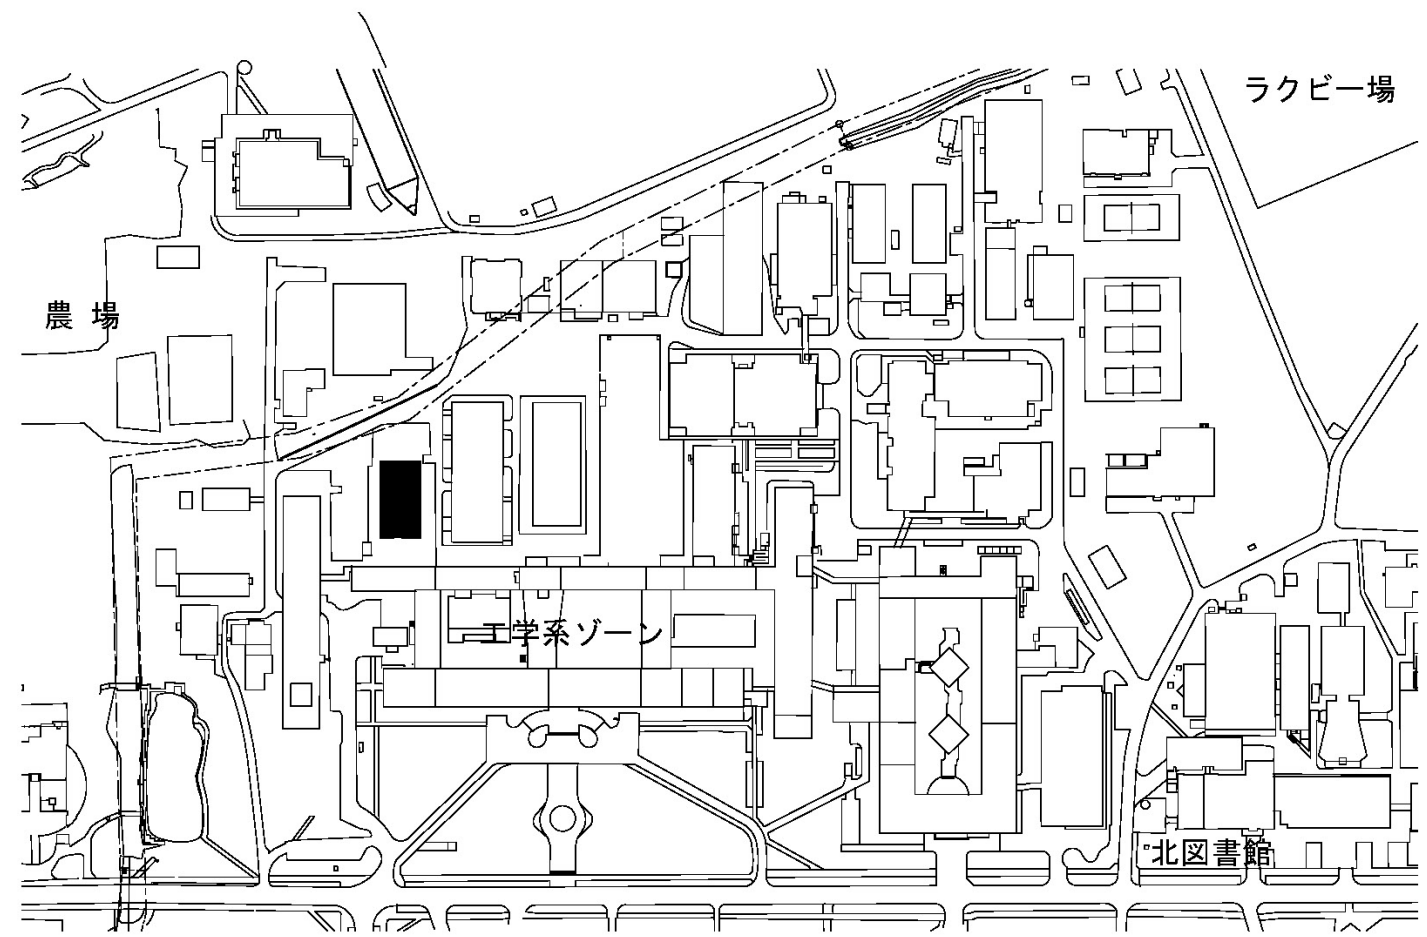


令和4年度国立大学法人等施設整備実施予定事業<当初予算>


# 建 物 配 置 図

※ 縮尺は目安であり、厳密な数値を示すものではありません。


※ 継続事業・PFI事業については令和4年度における競争契約の対象ではないため、掲載しておりません。

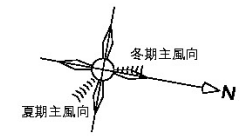


団地名	001 札幌	事業名	北海道大学(札幌)総合研究棟(資源工学系)	配置図	1/3,000
-----	--------	-----	-----------------------	-----	---------

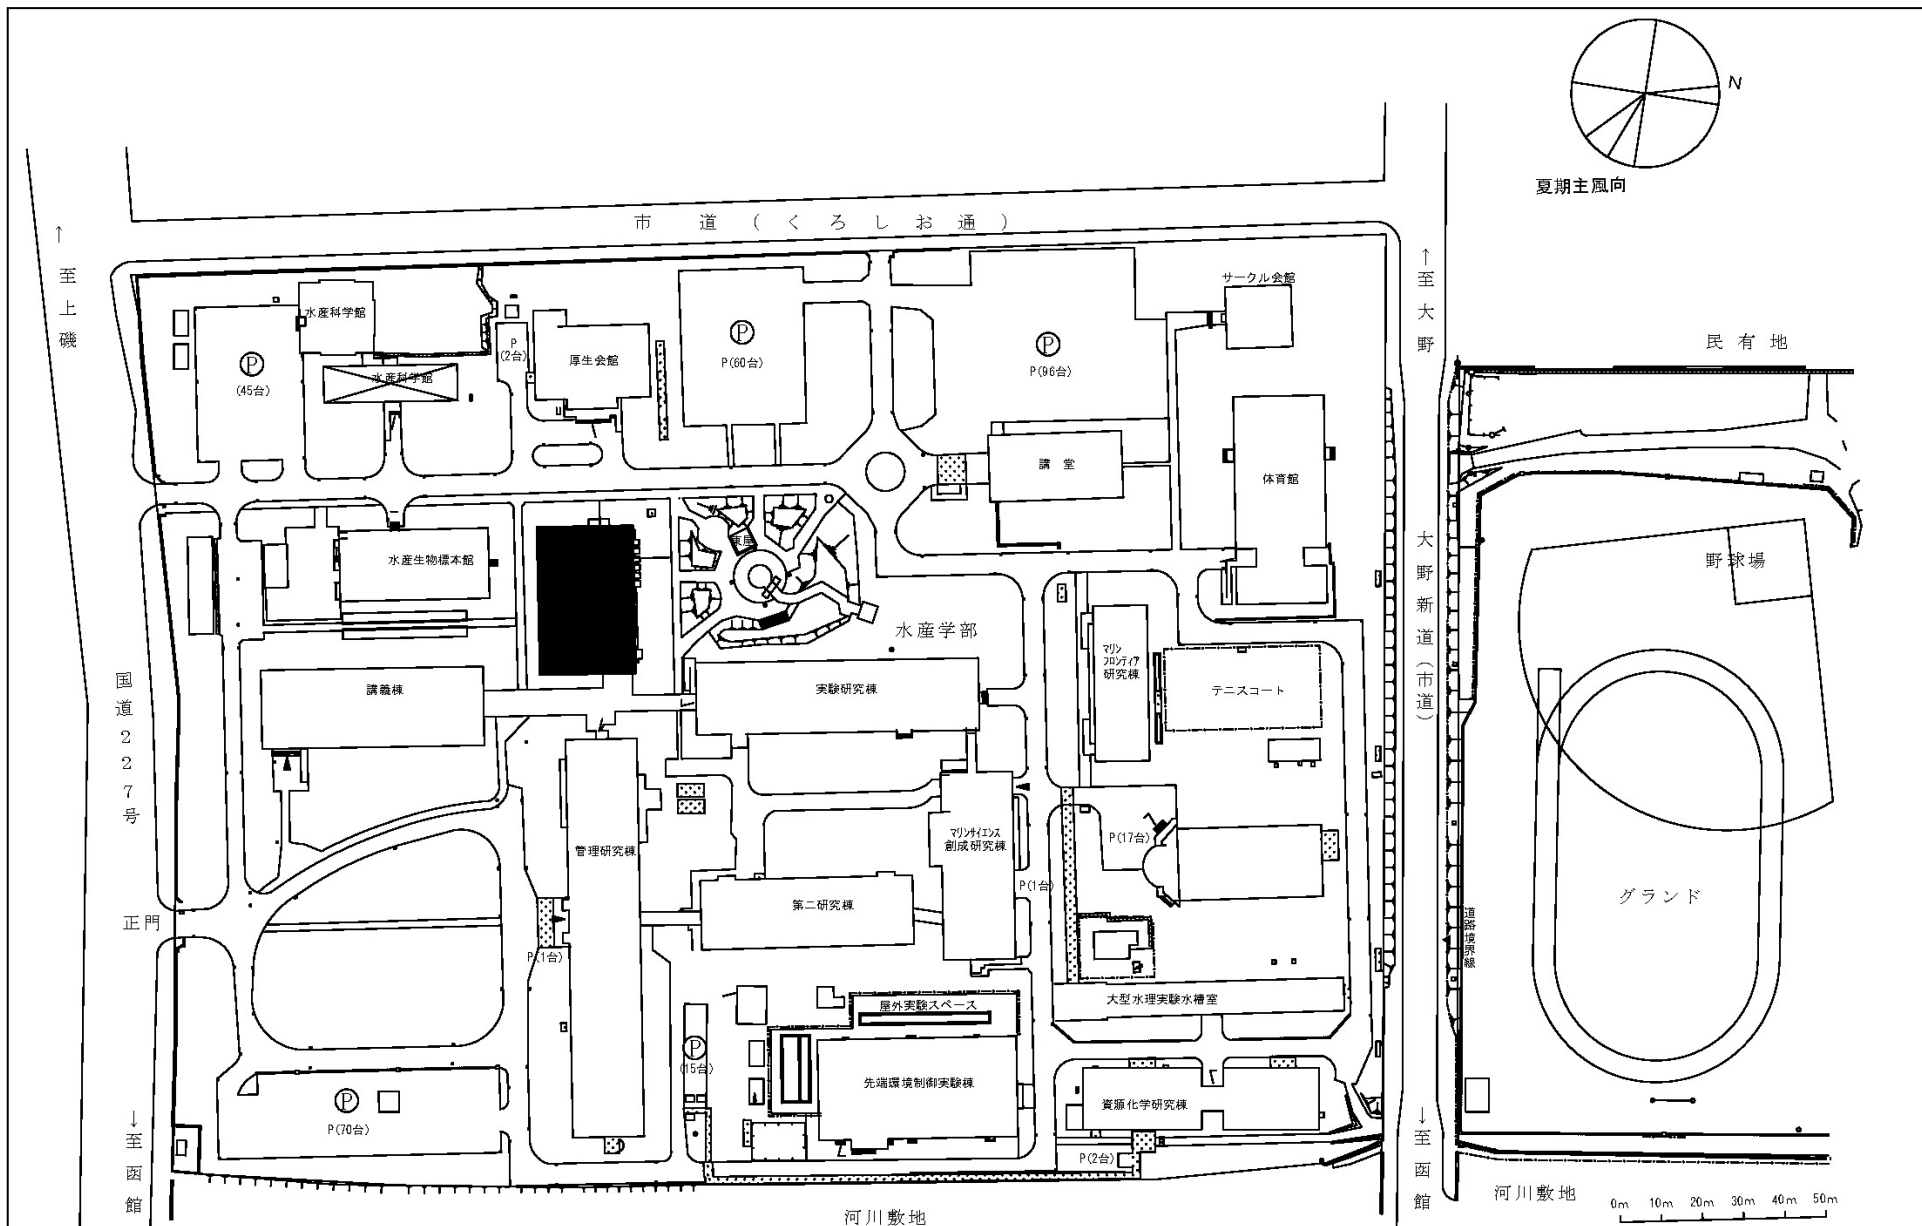


団地名	020 函館	事業名	北海道大学(函館)図書館(水産系)	配置図	1/2,000
-----	--------	-----	-------------------	-----	---------

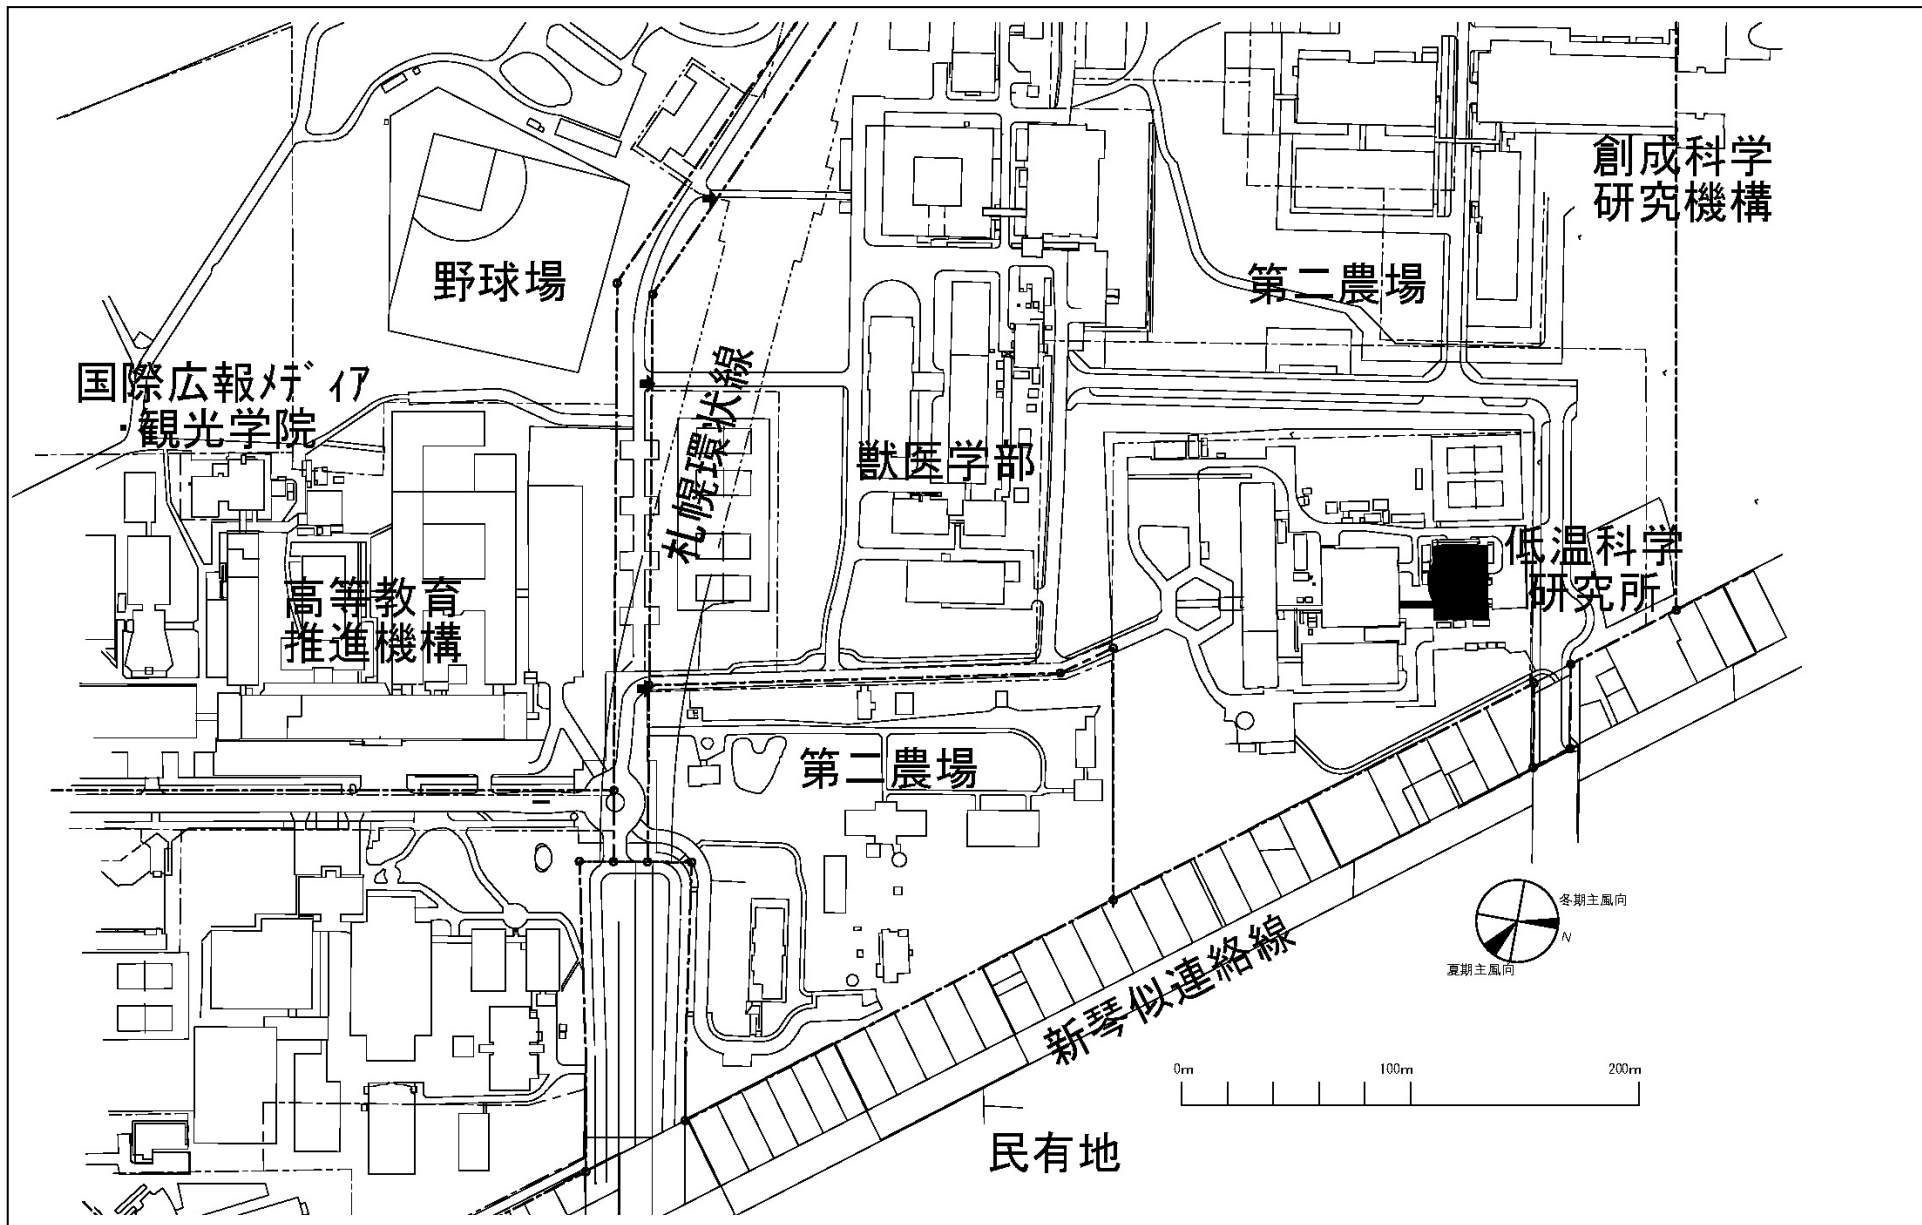

団地名	002 札幌	事業名	北海道大学（札幌）長寿命化促進事業	配置図	1/3,000
-----	--------	-----	-------------------	-----	---------

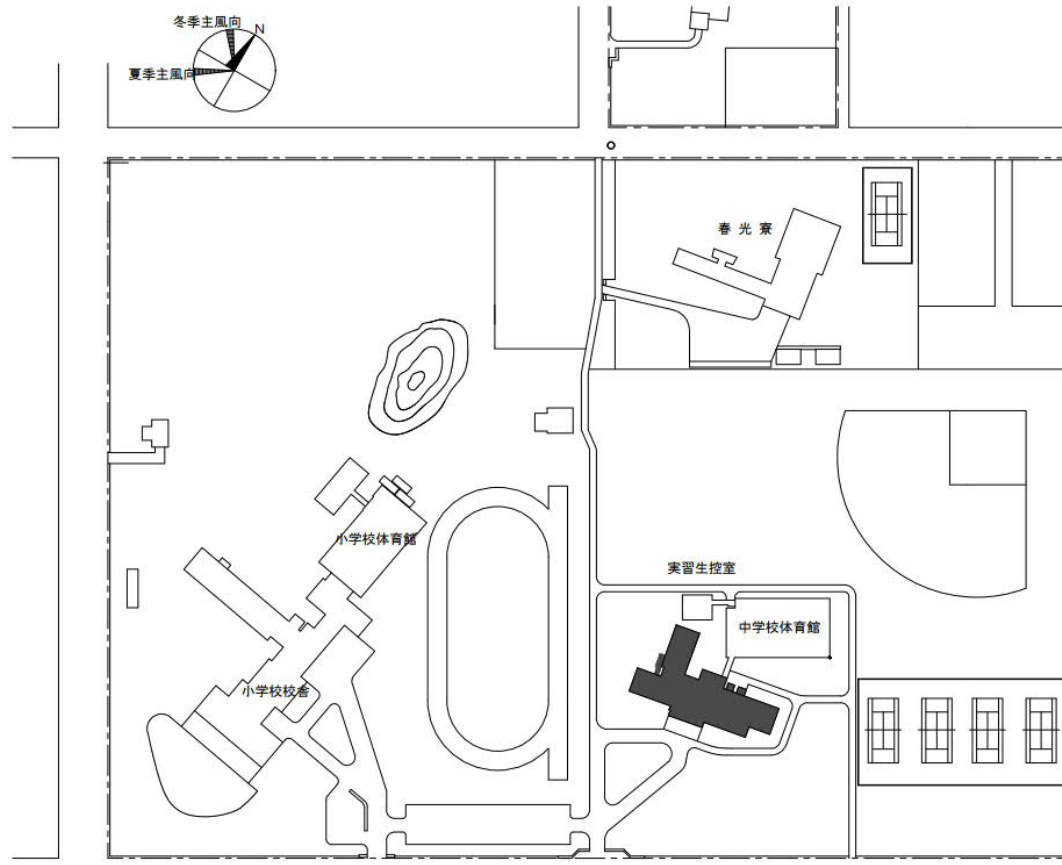


団地名	旭川春光町 (附中)	事業名	北海道教育大学(旭川春光町(附中))校舎改修	配置図	1/2500
-----	---------------	-----	------------------------	-----	--------


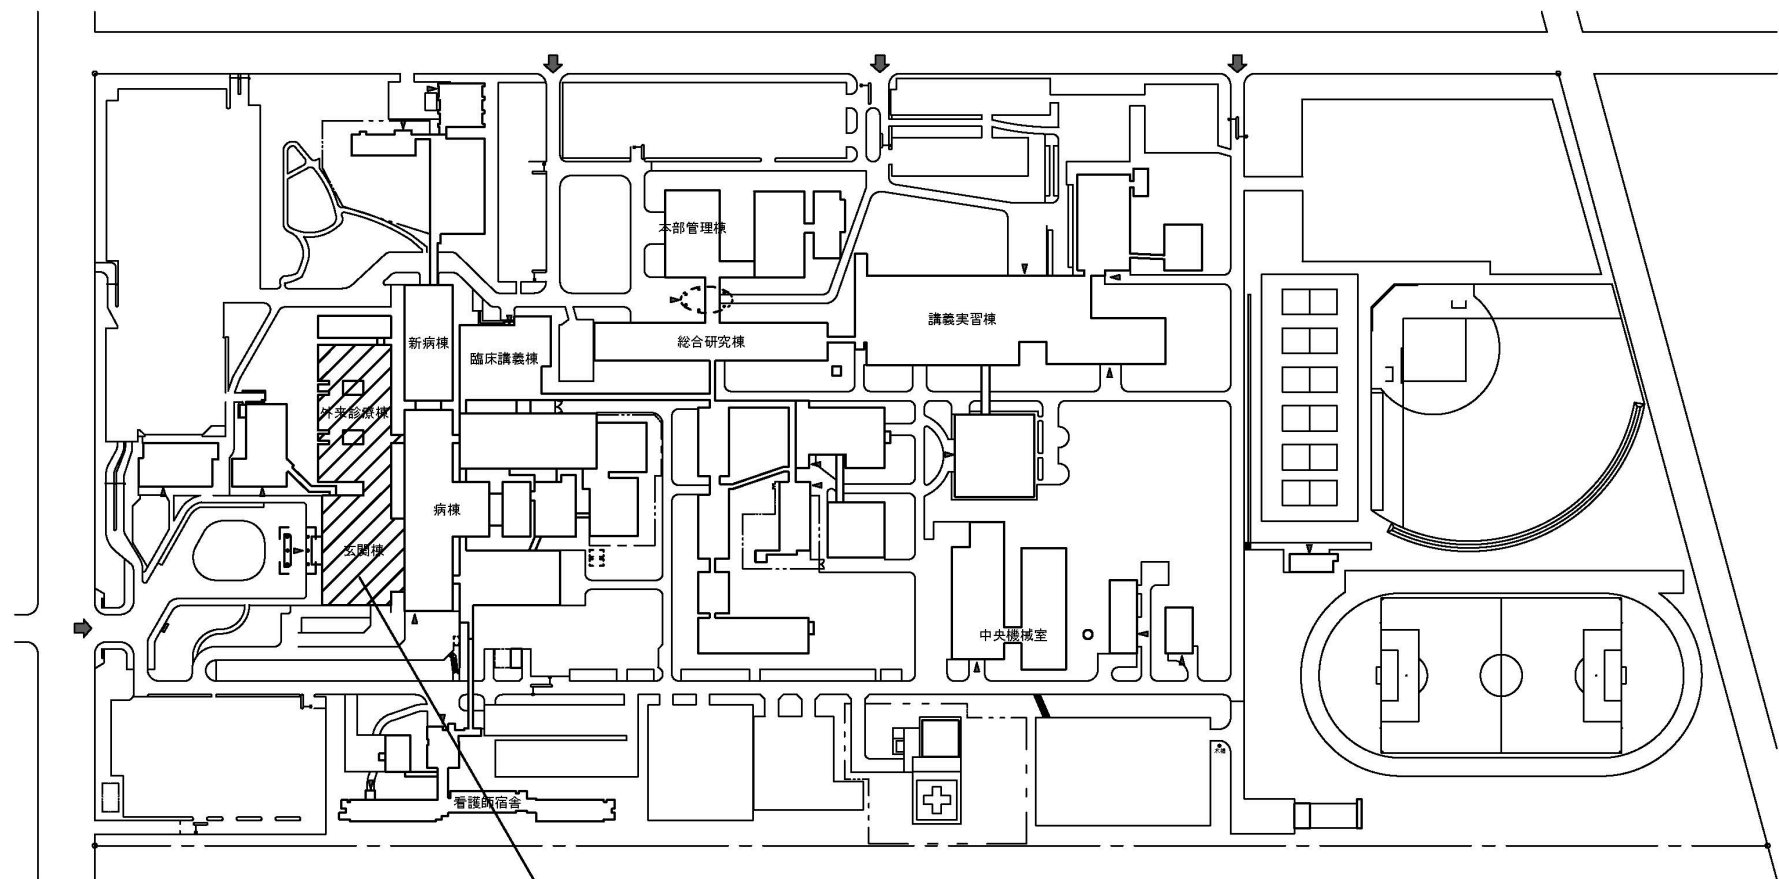


防水改修範囲

団地名	001 緑が丘東	事業名	旭川医科大学(医病)基幹・環境整備(屋上防水改修)	配置図	1/3000
-----	----------	-----	---------------------------	-----	--------

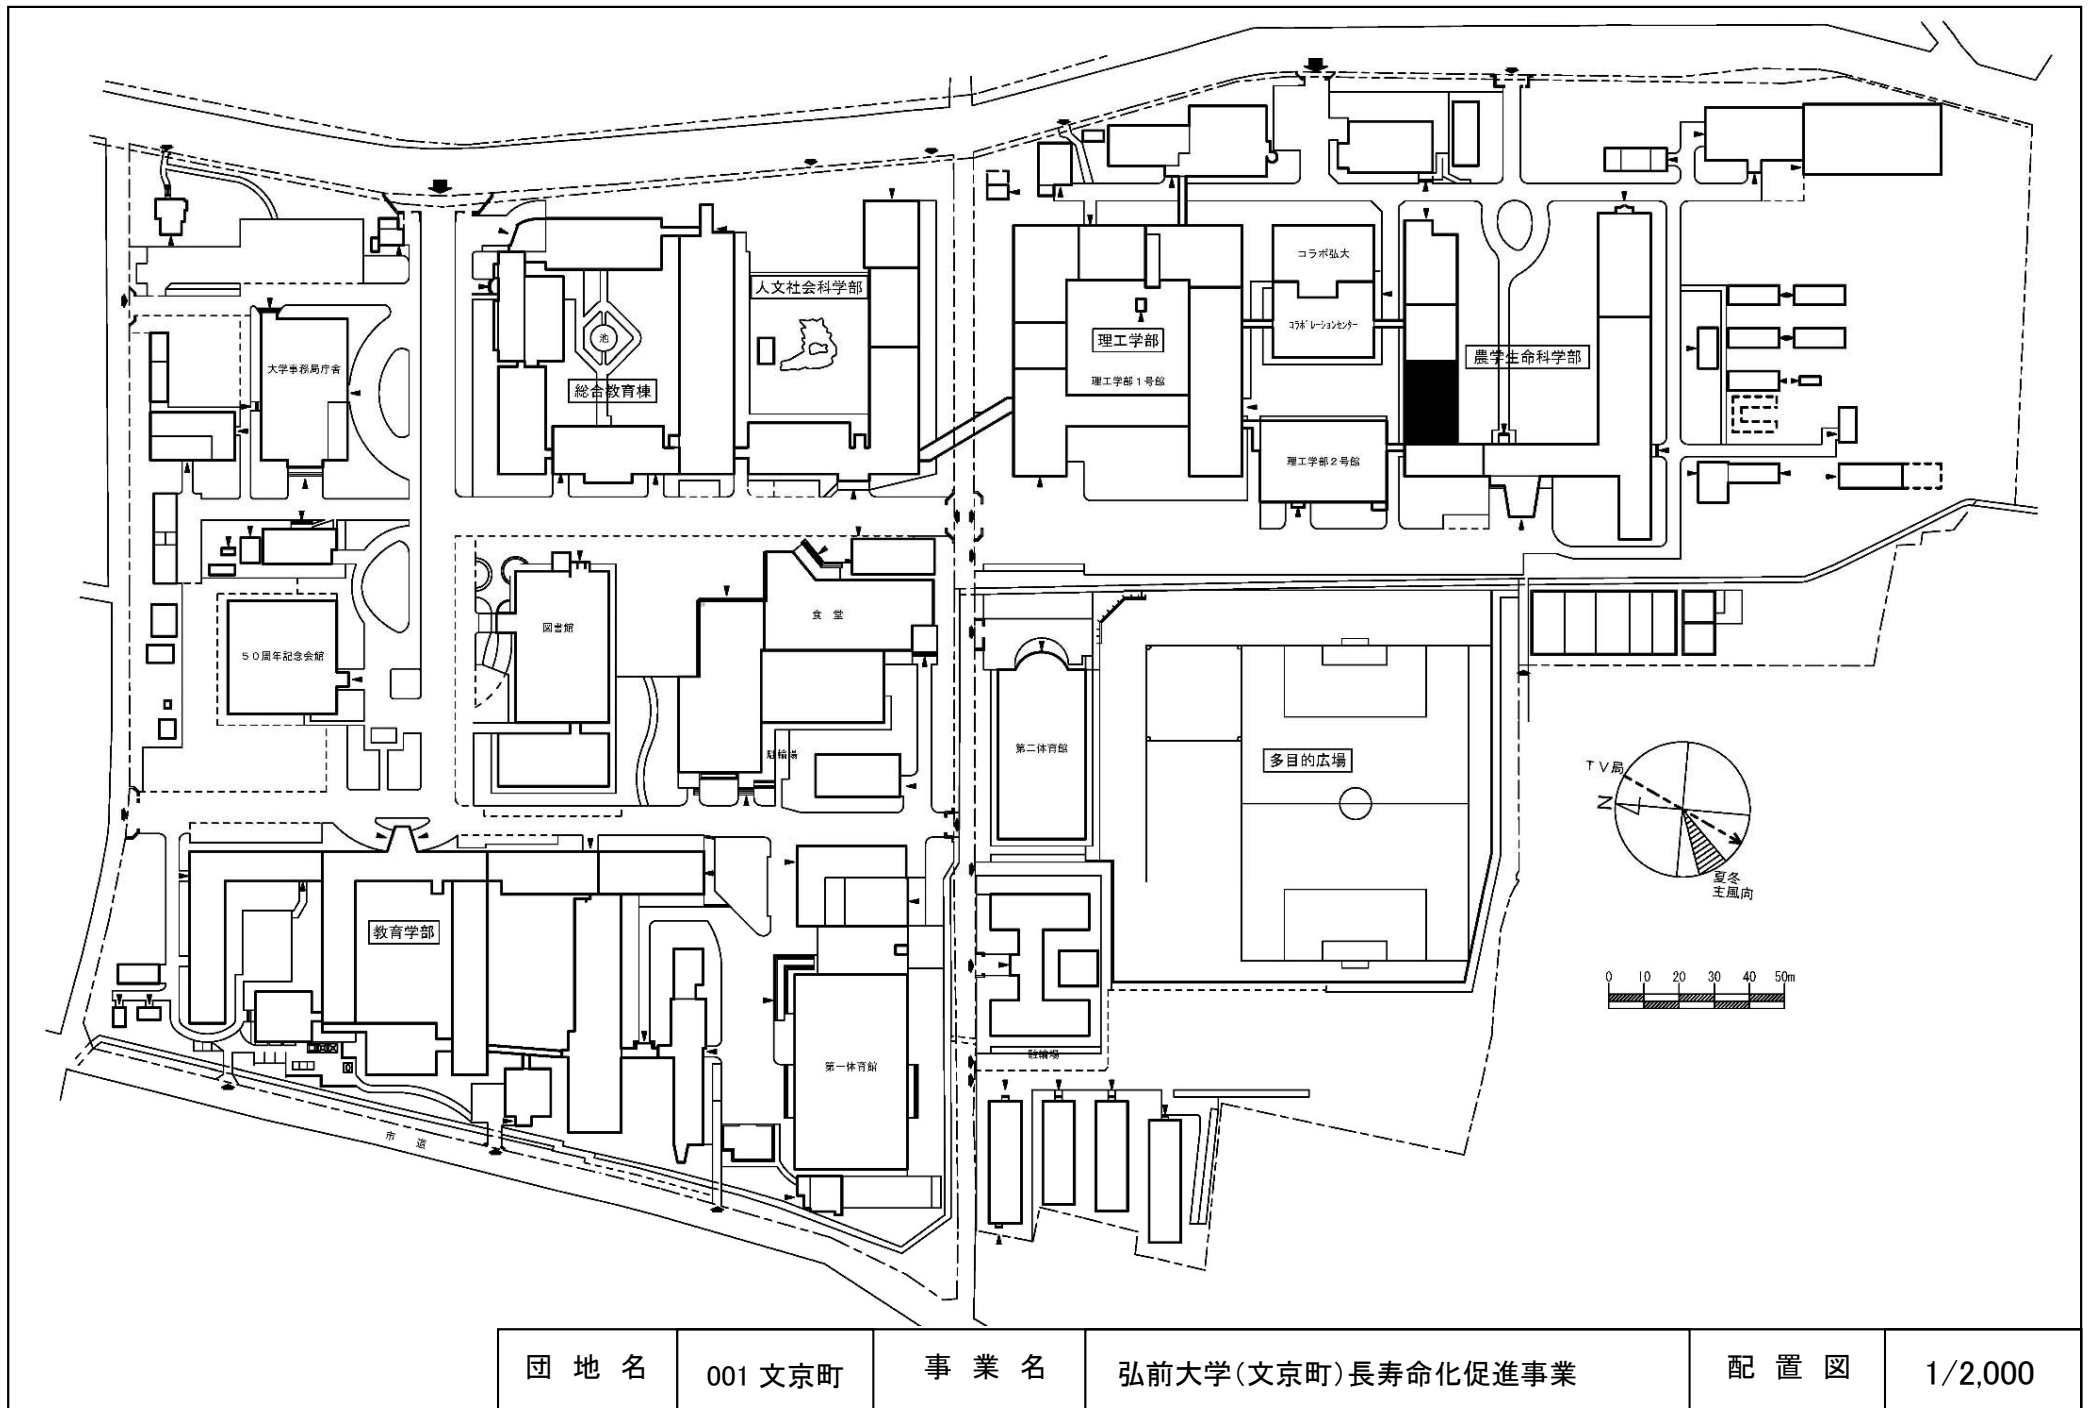


団地名	001 文京町	事業名	弘前大学(文京町)長寿命化促進事業	配置図	1/2,000
-----	---------	-----	-------------------	-----	---------

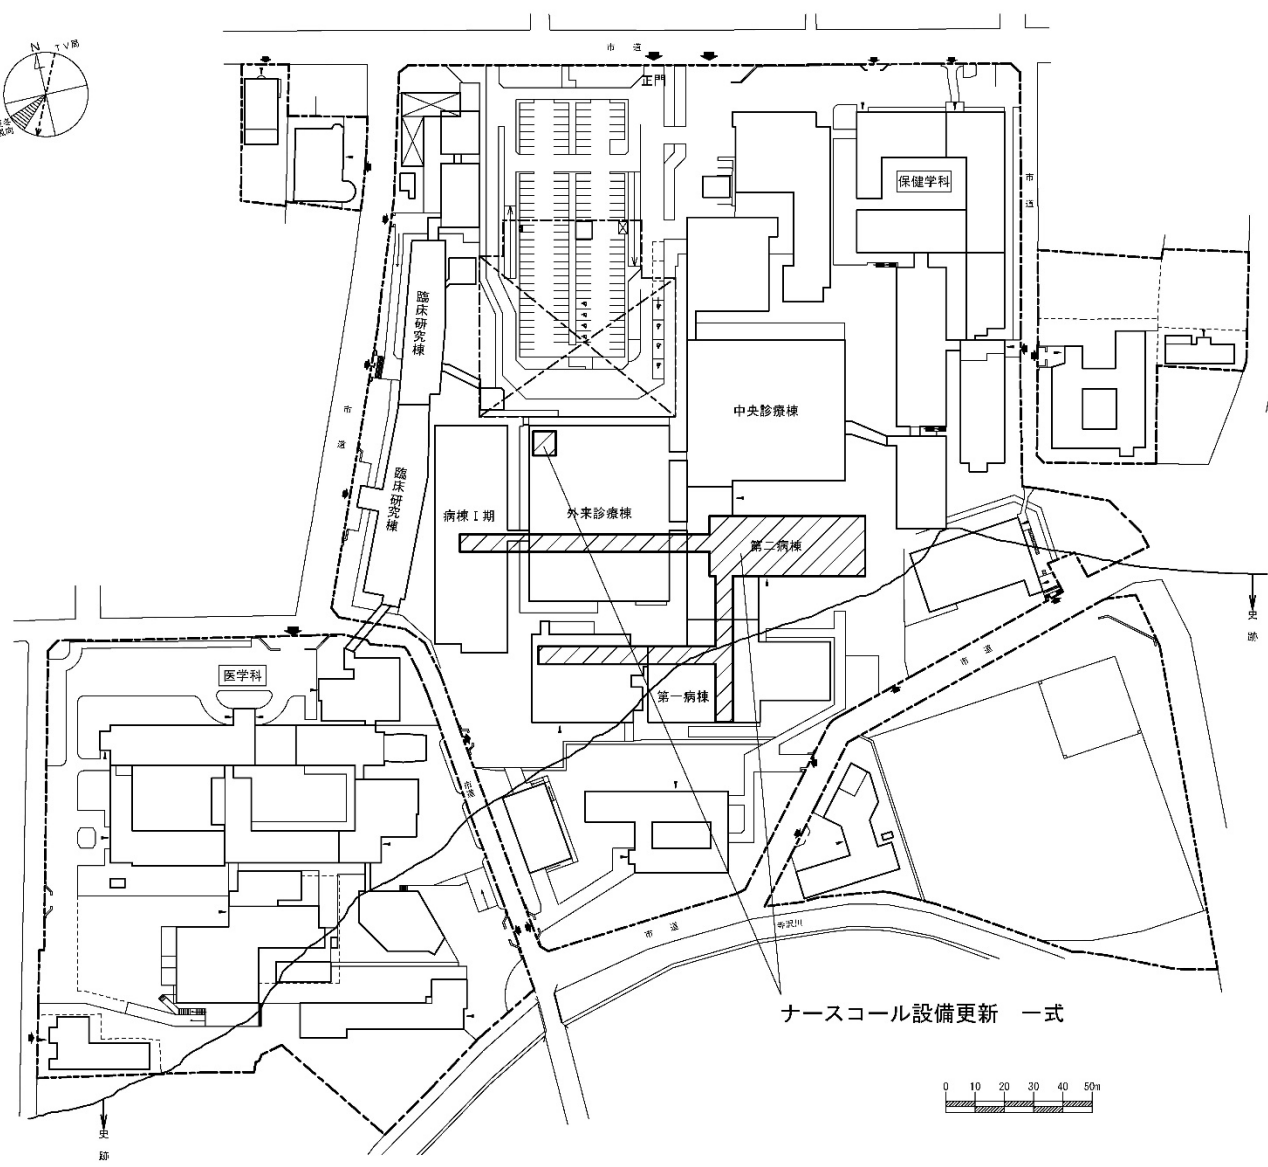 


団地名	002 本町	事業名	弘前大学(医病)ライフライン再生(ナースコール設備)	配置図	1/2500
-----	--------	-----	----------------------------	-----	--------




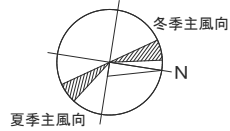


共同構内工事

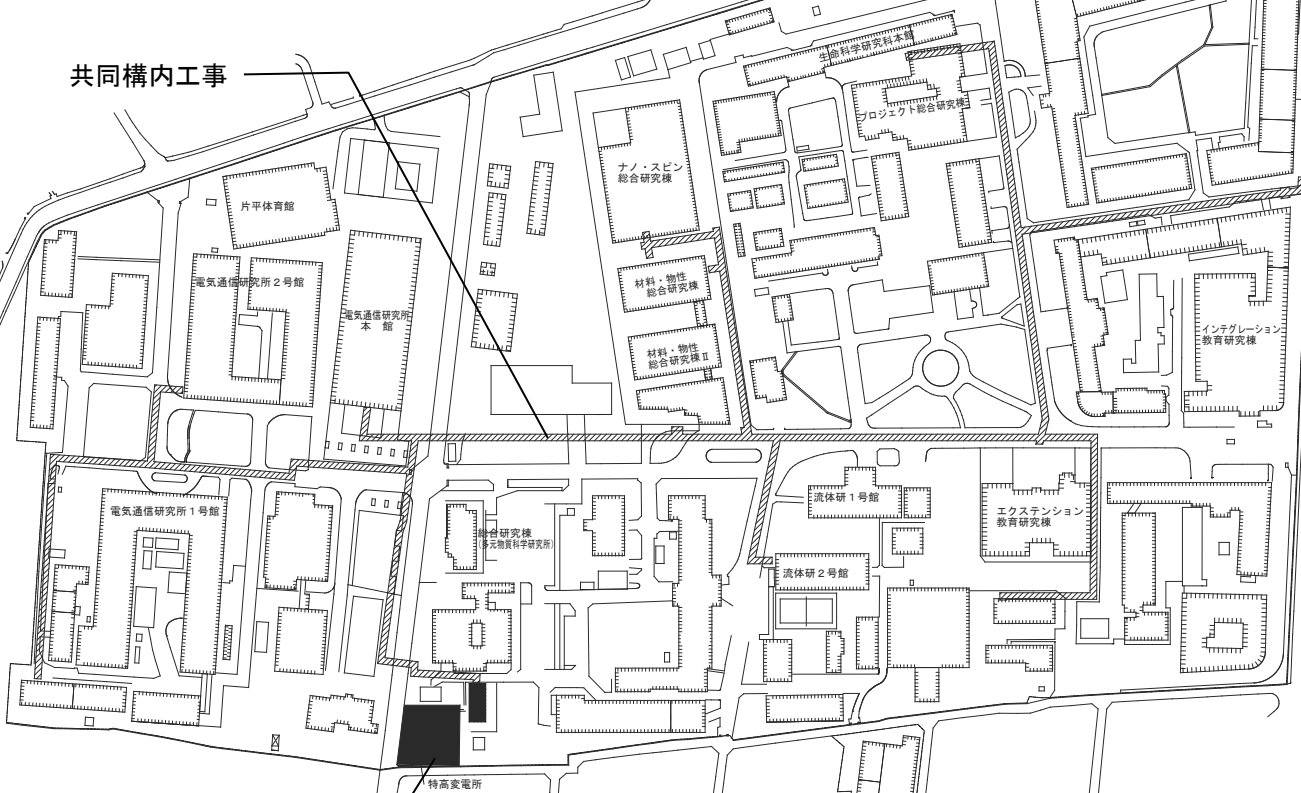


特高受変電設備更新


団地名	001 片平	事業名	東北大学 (片平)ライフライン再生(特高受変電設備)	配置図	1/3500
-----	--------	-----	-------------------------------	-----	--------

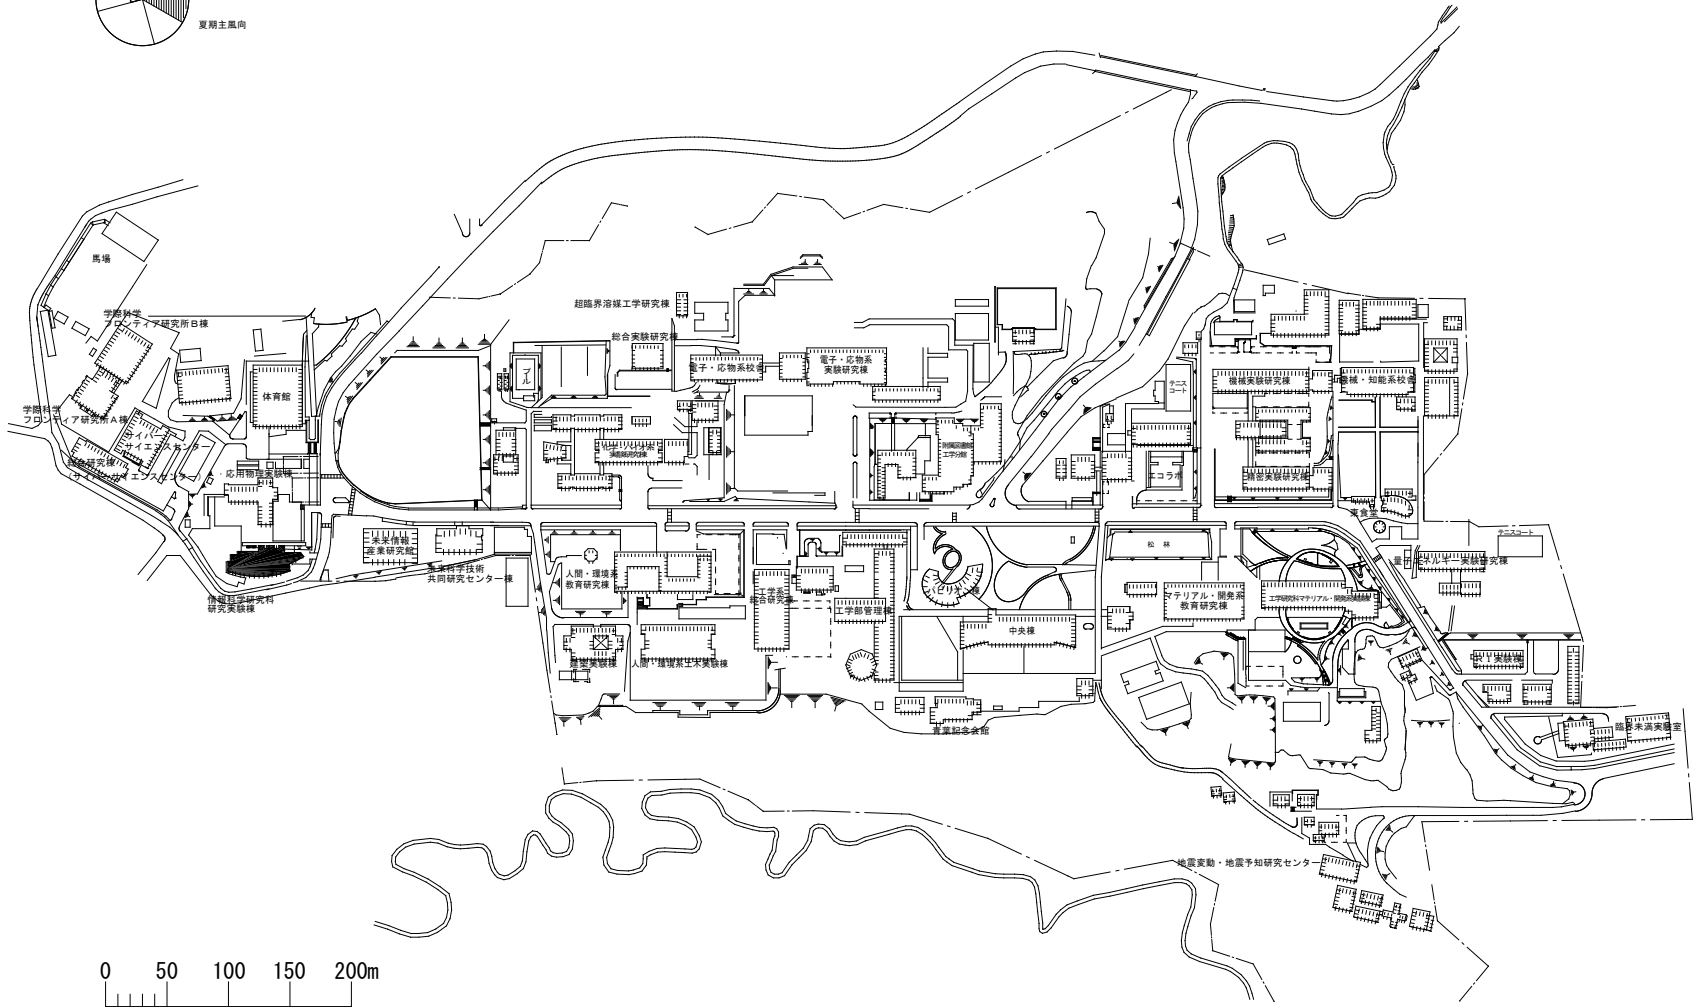 




団地名	(008) 青葉山1	事業名	東北大学(青葉山)長寿命化促進事業	配置図	1/6000
-----	------------	-----	-------------------	-----	--------

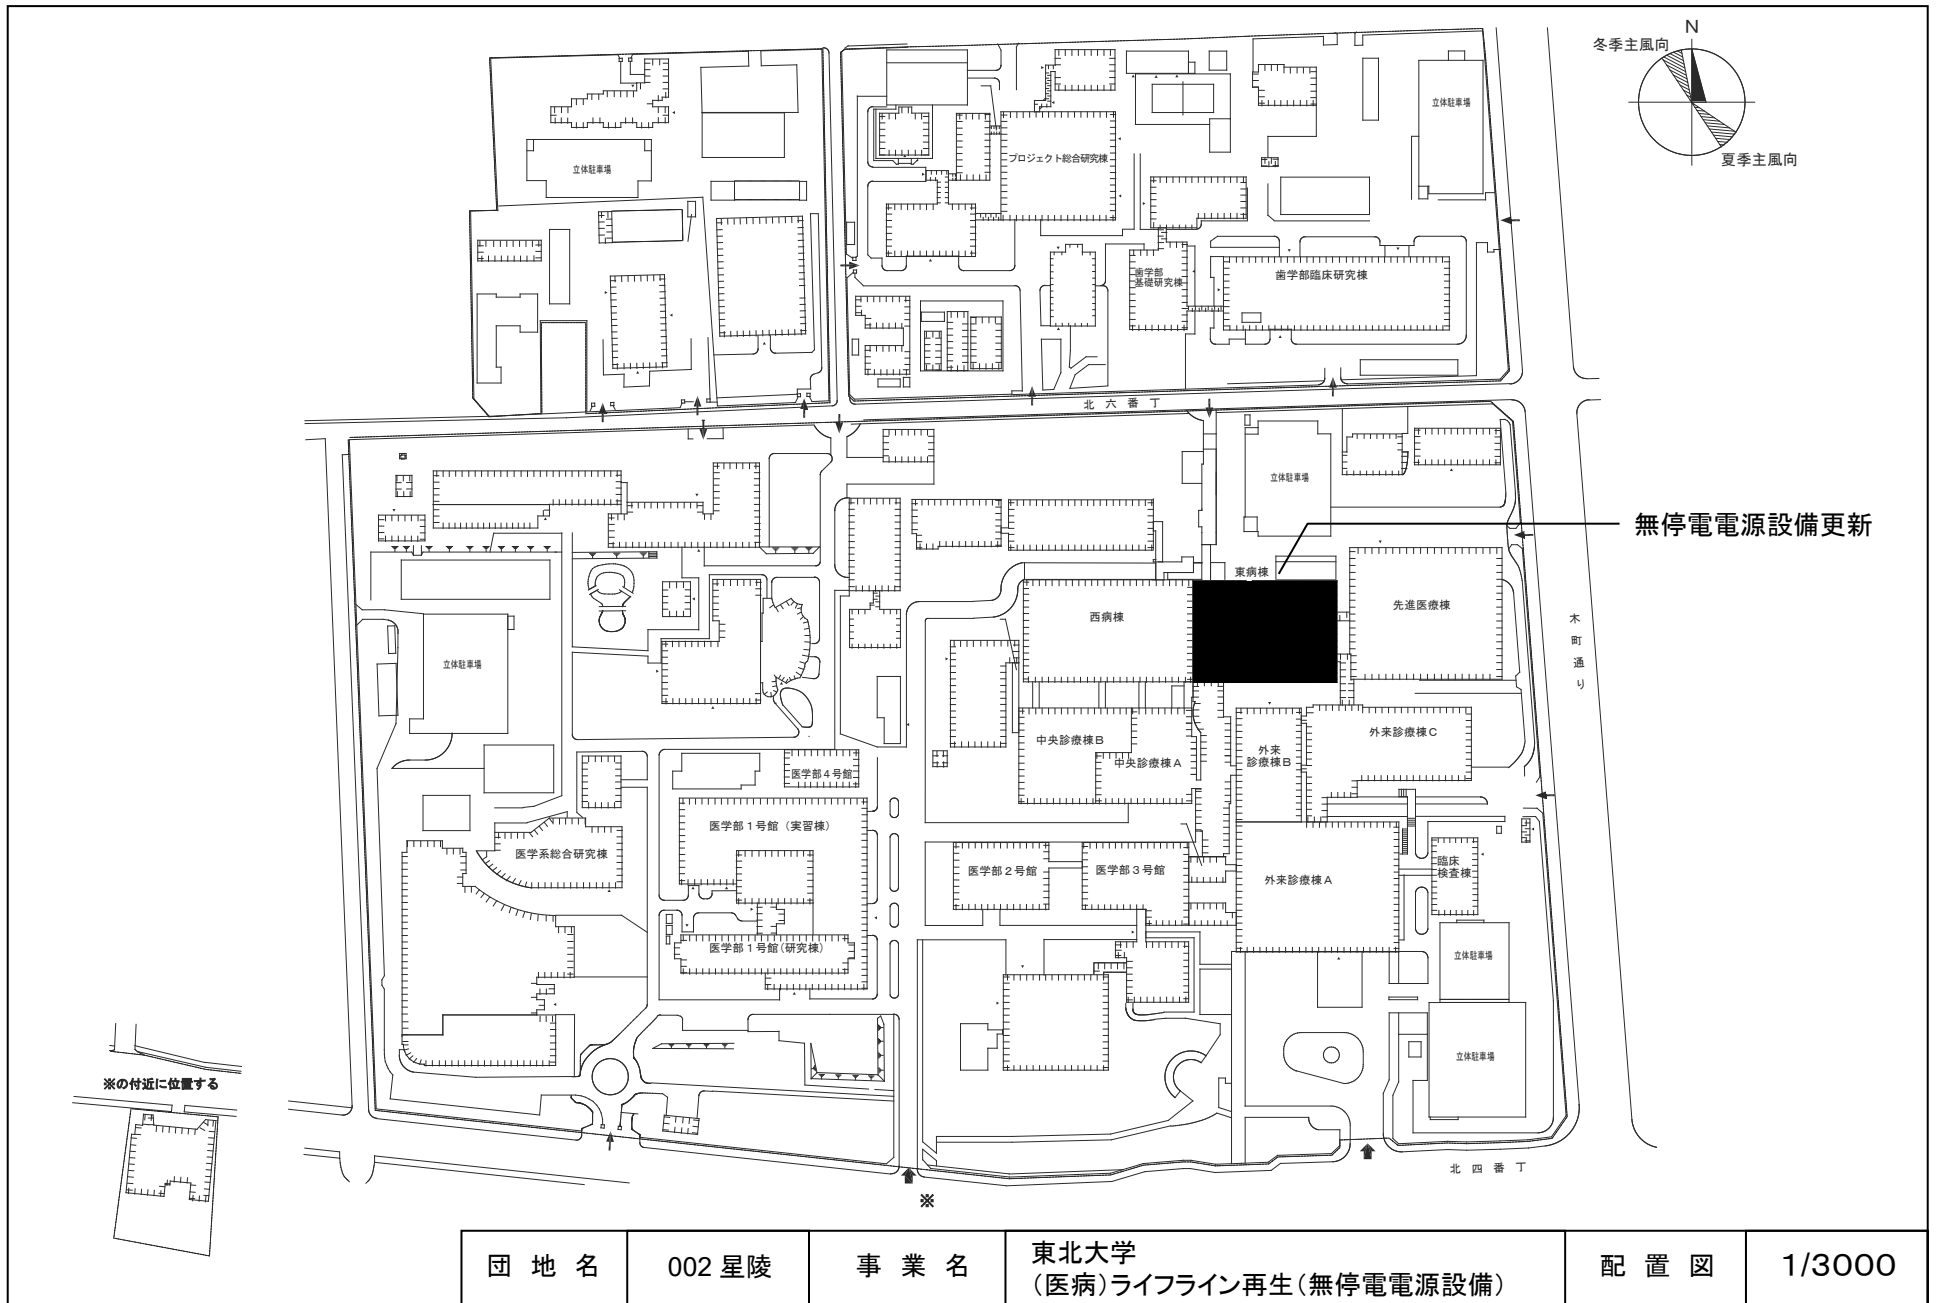



団地名	002 星陵	事業名	東北大学 (医病)ライフライン再生(無停電電源設備)	配置図	1/3000
-----	--------	-----	-------------------------------	-----	--------

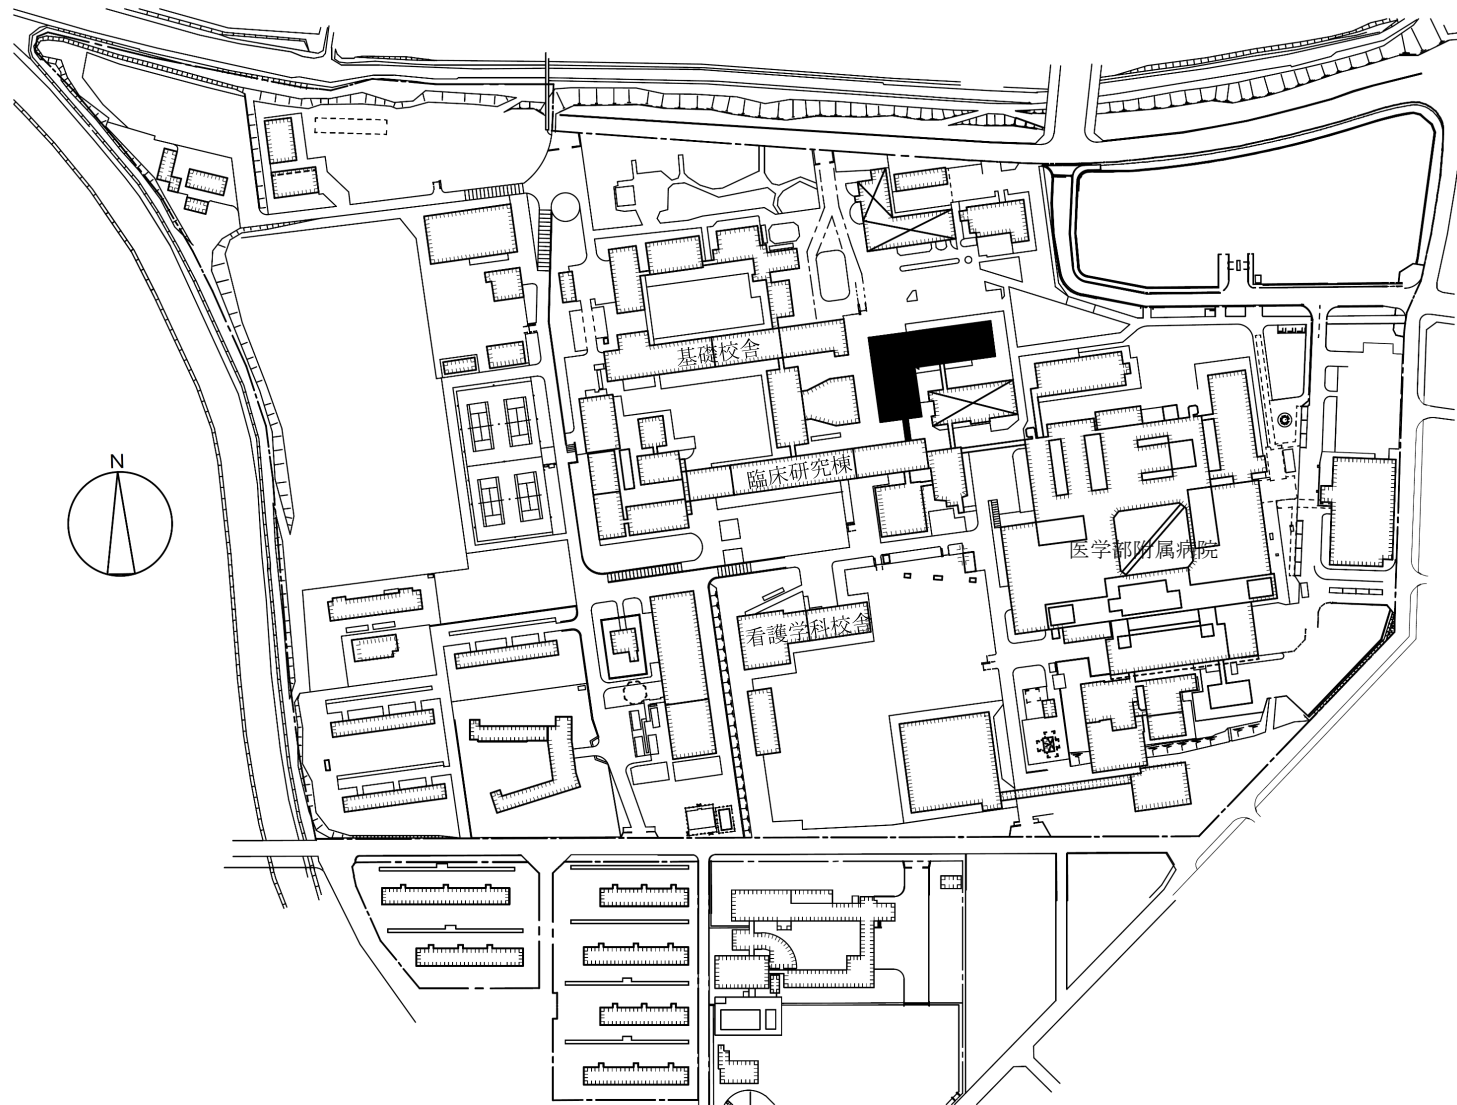

団地名	036 飯田	事業名	山形大学(飯田)YU-MAIセンター	配置図	1/3500
-----	--------	-----	--------------------	-----	--------

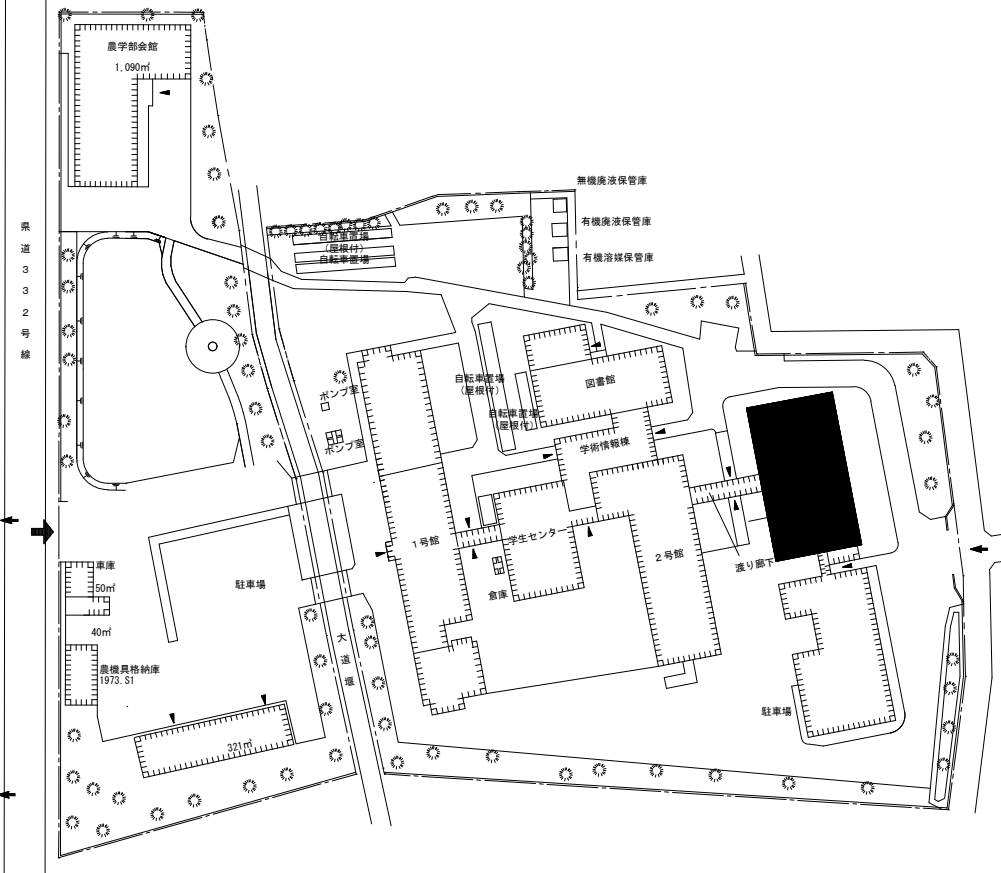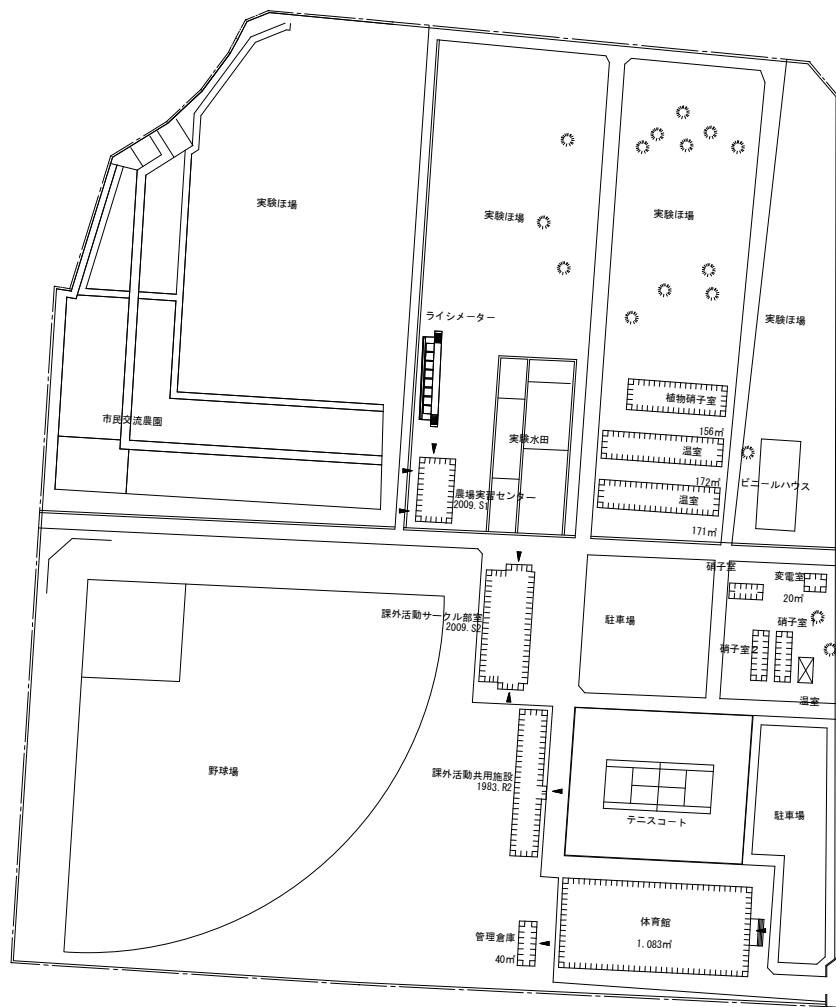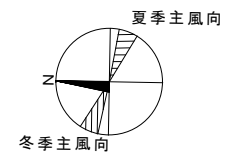


S = 1 / 1,200 0 5 10 20 30 40 50

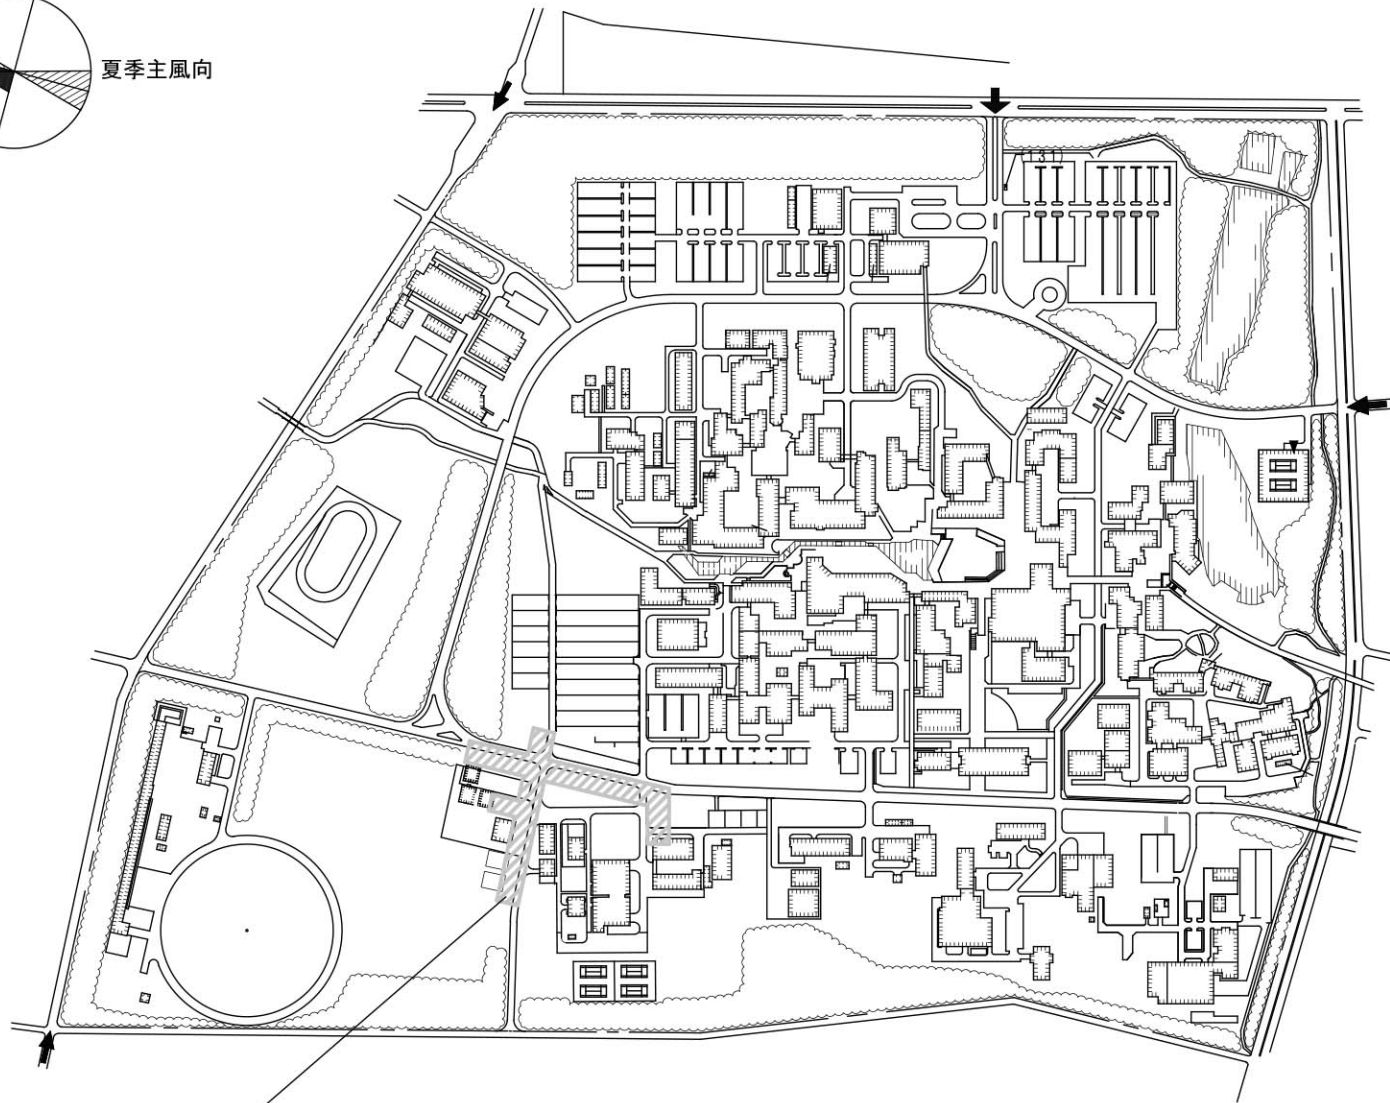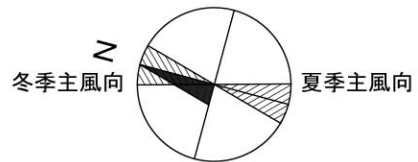


電気・ガス・上下水道設備の取設範囲

0 100m

団地名	002 中地区	事業名	筑波大学(筑波)基幹・環境整備(共創環境形成拠点施設)	配置図	1/7000
-----	---------	-----	-----------------------------	-----	--------

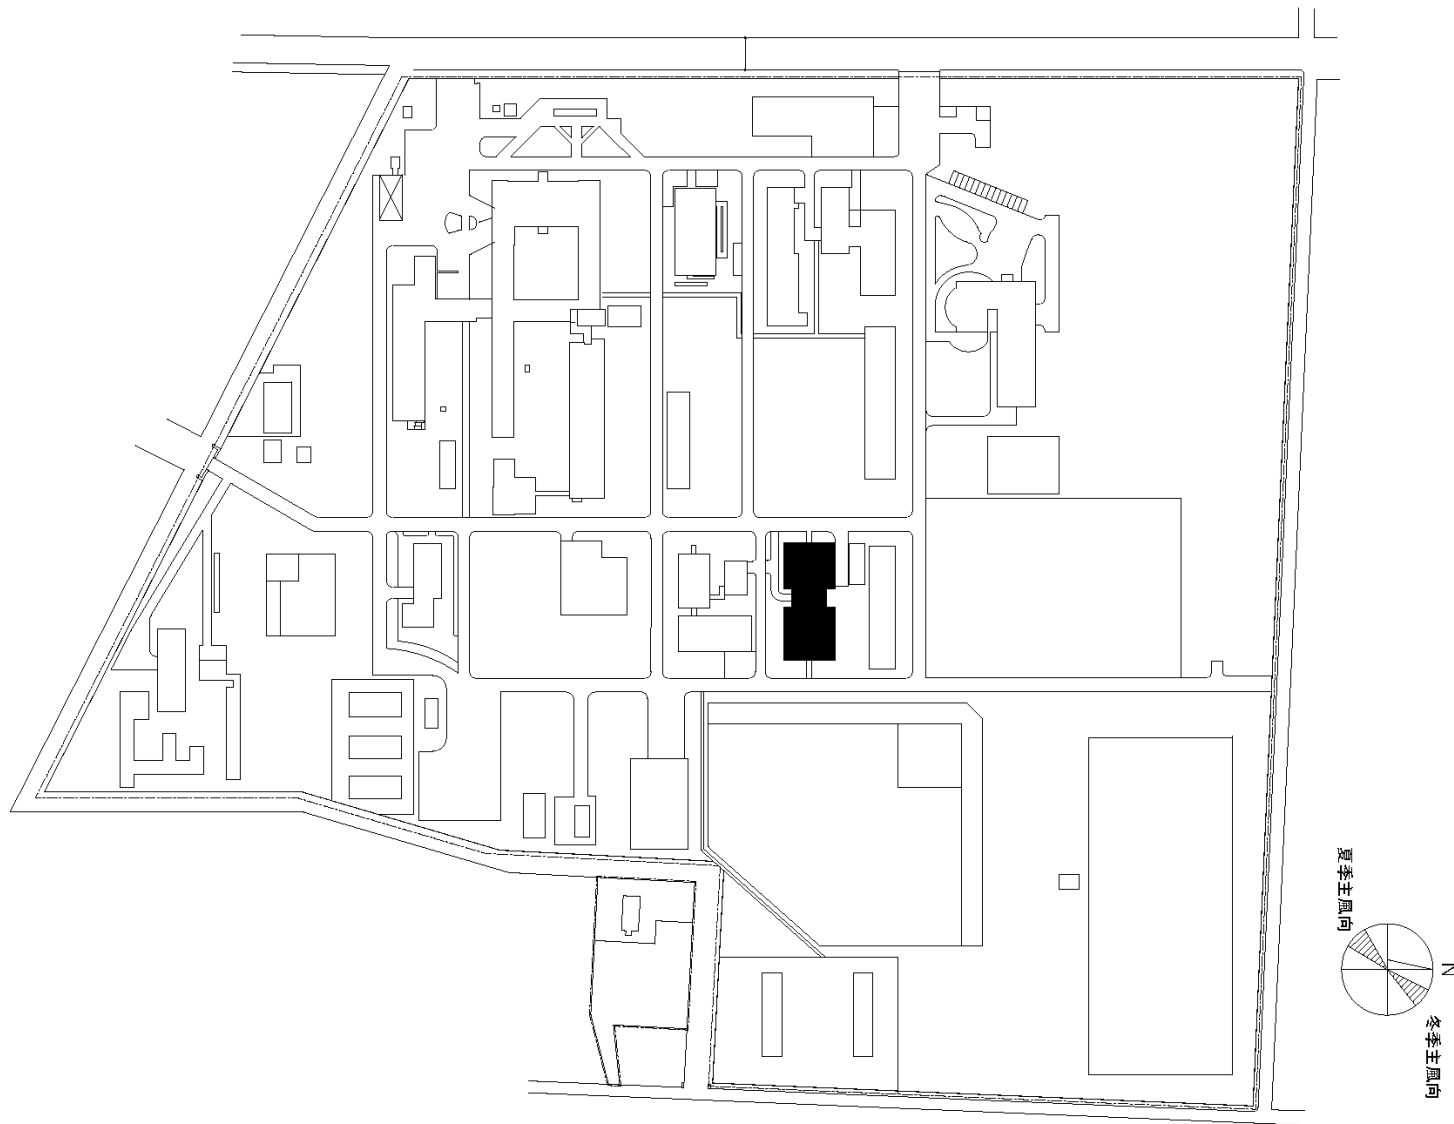


団地名	002 陽東	事業名	宇都宮大学(陽東)長寿命化促進事業	配置図	1/3000
-----	--------	-----	-------------------	-----	--------

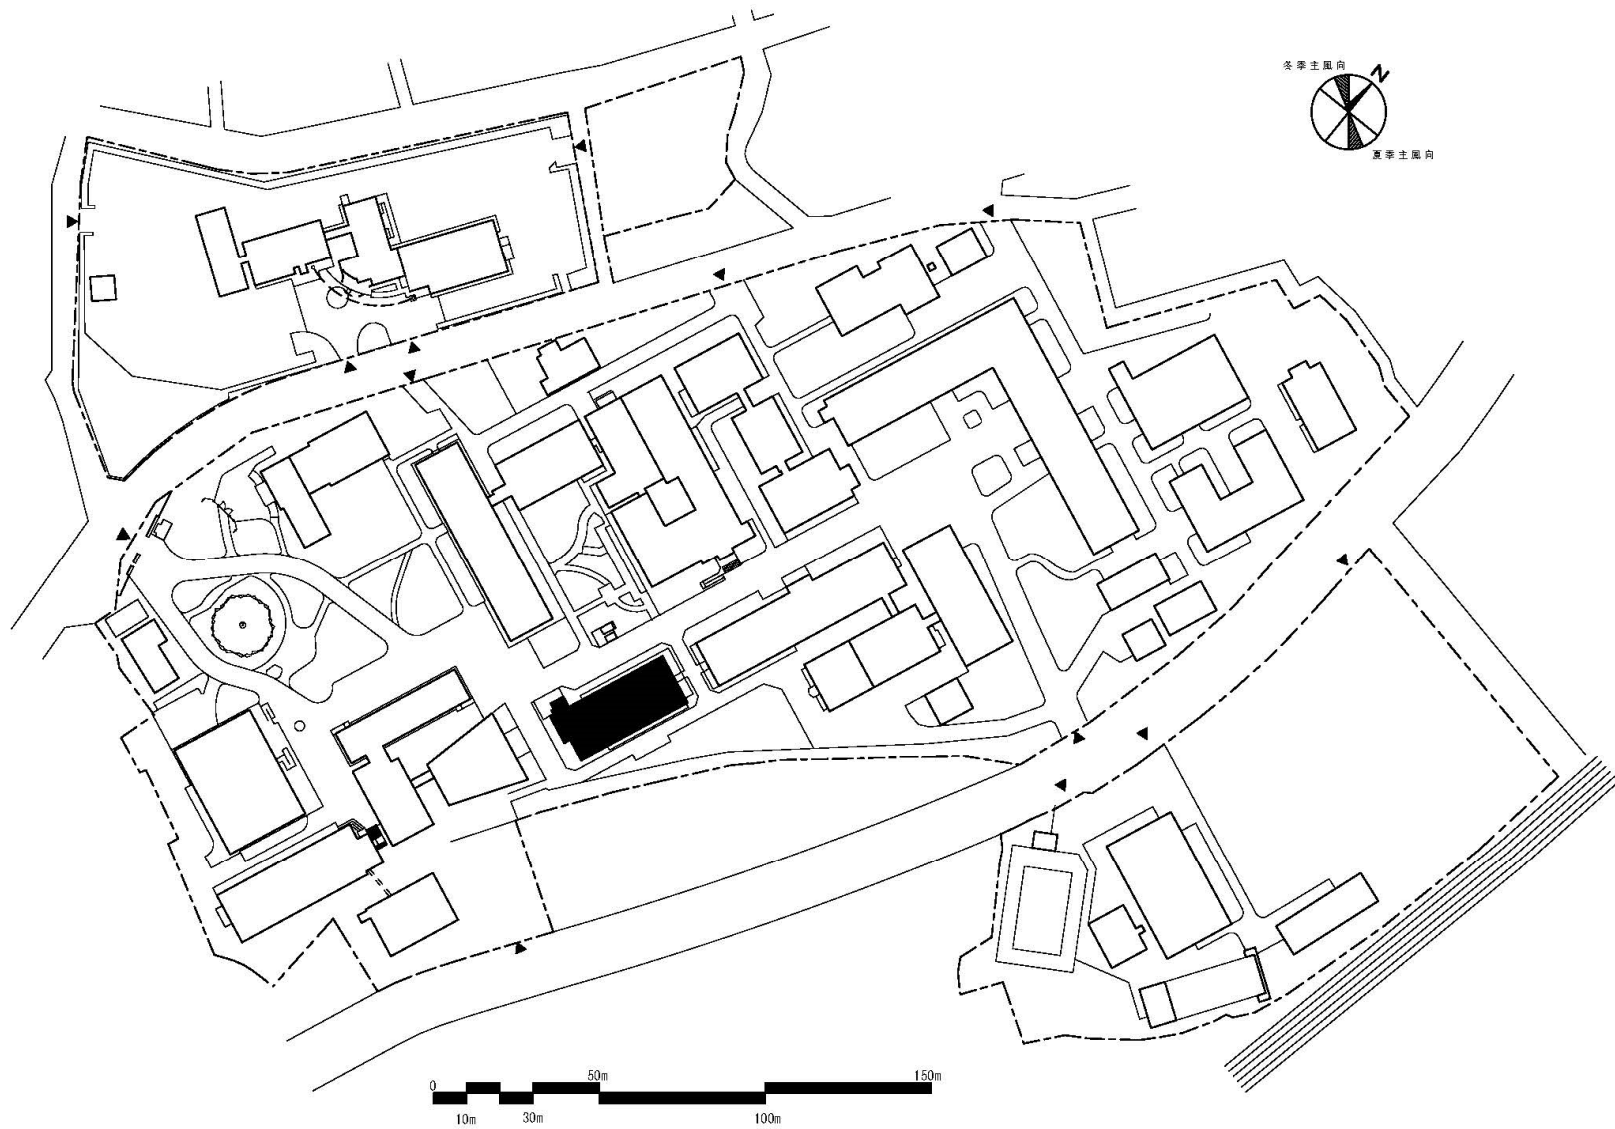


団地名	001 桐生	事業名	群馬大学(桐生)長寿命化促進事業	配置図	1/2000
-----	--------	-----	------------------	-----	--------



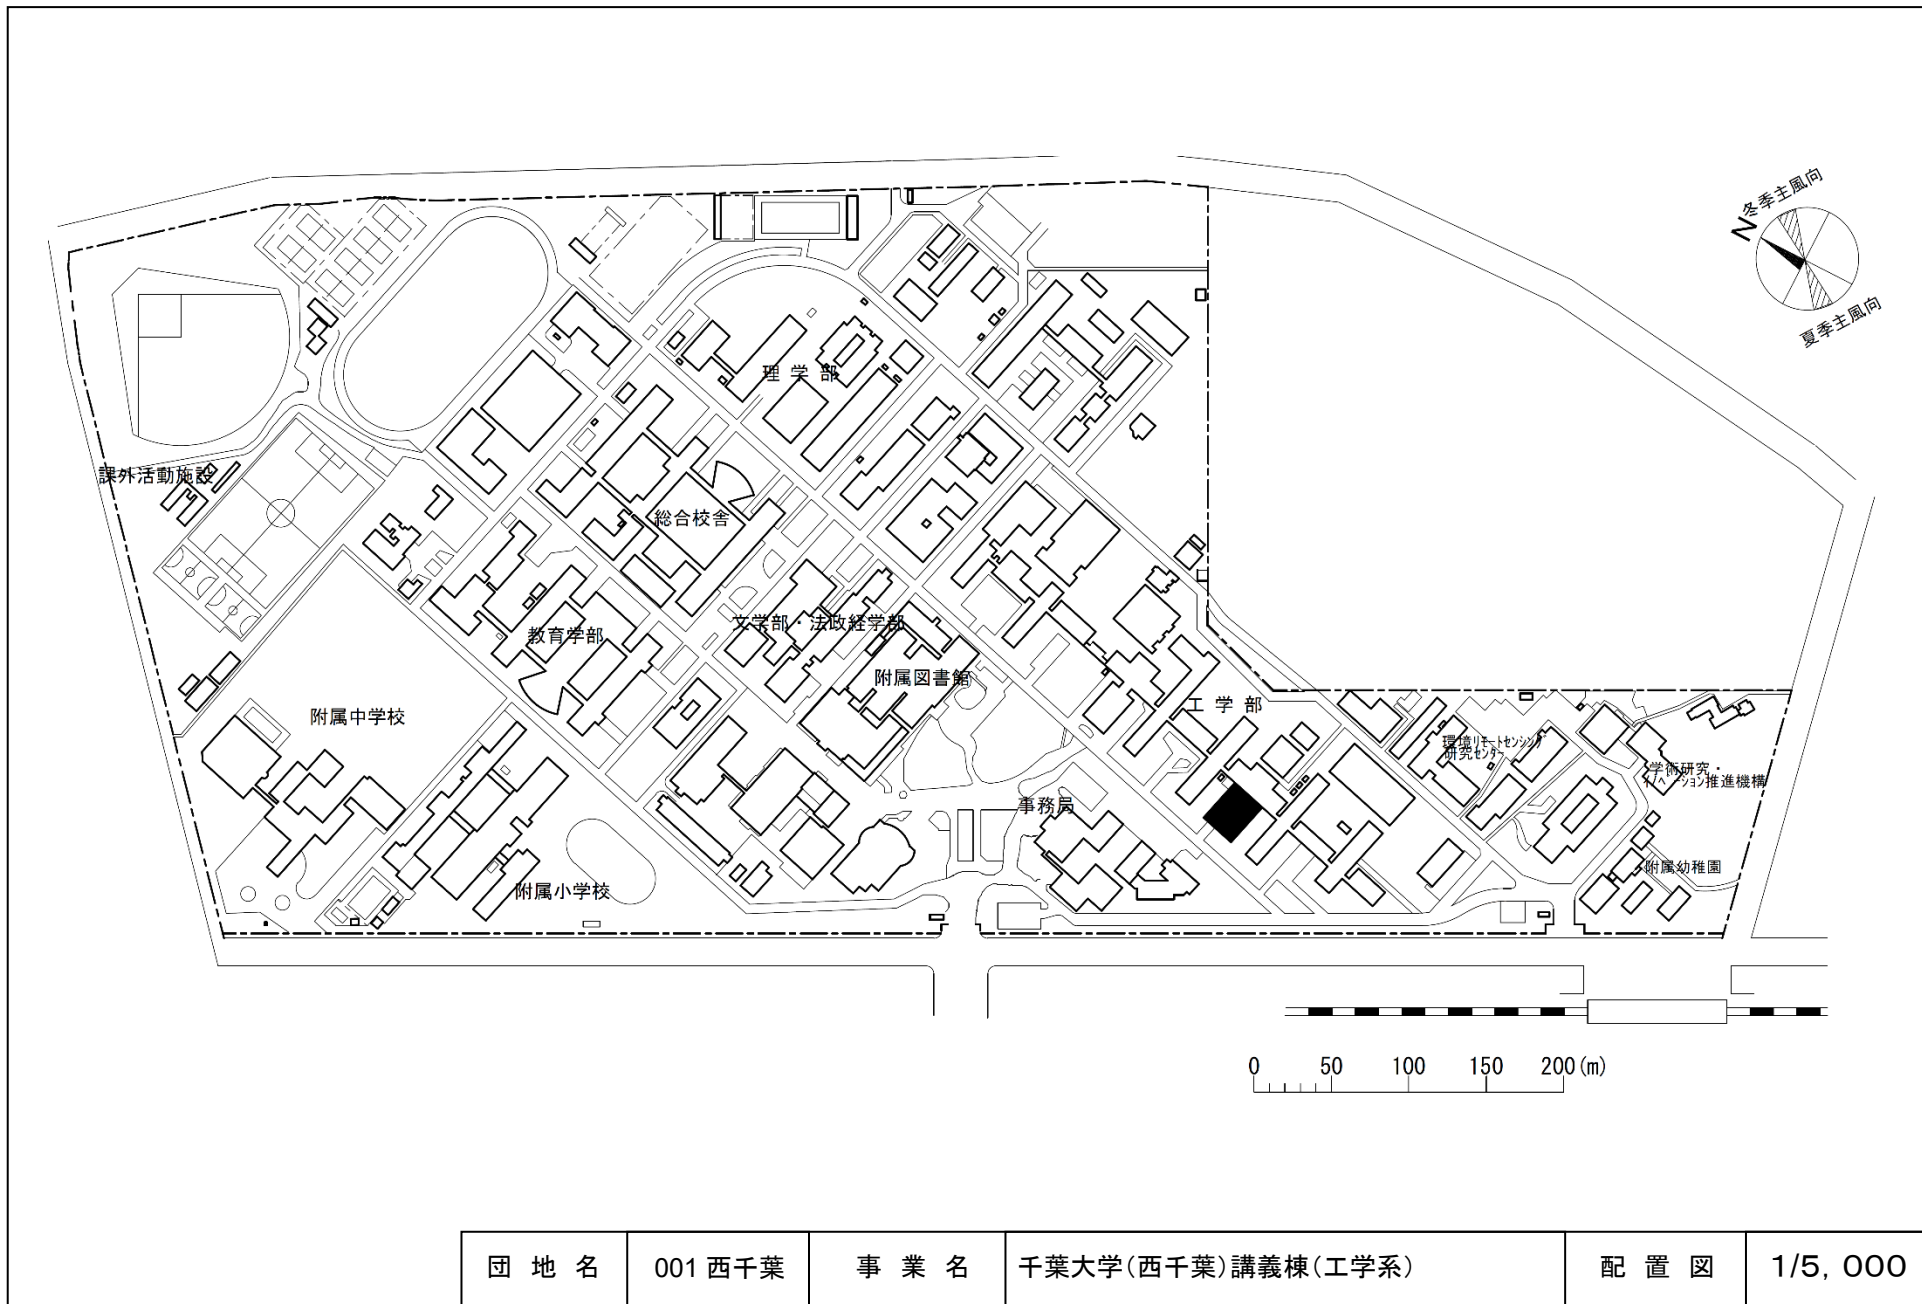


団地名	001 西千葉	事業名	千葉大学(西千葉)講義棟(工学系)	配置図	1/5,000
-----	---------	-----	-------------------	-----	---------

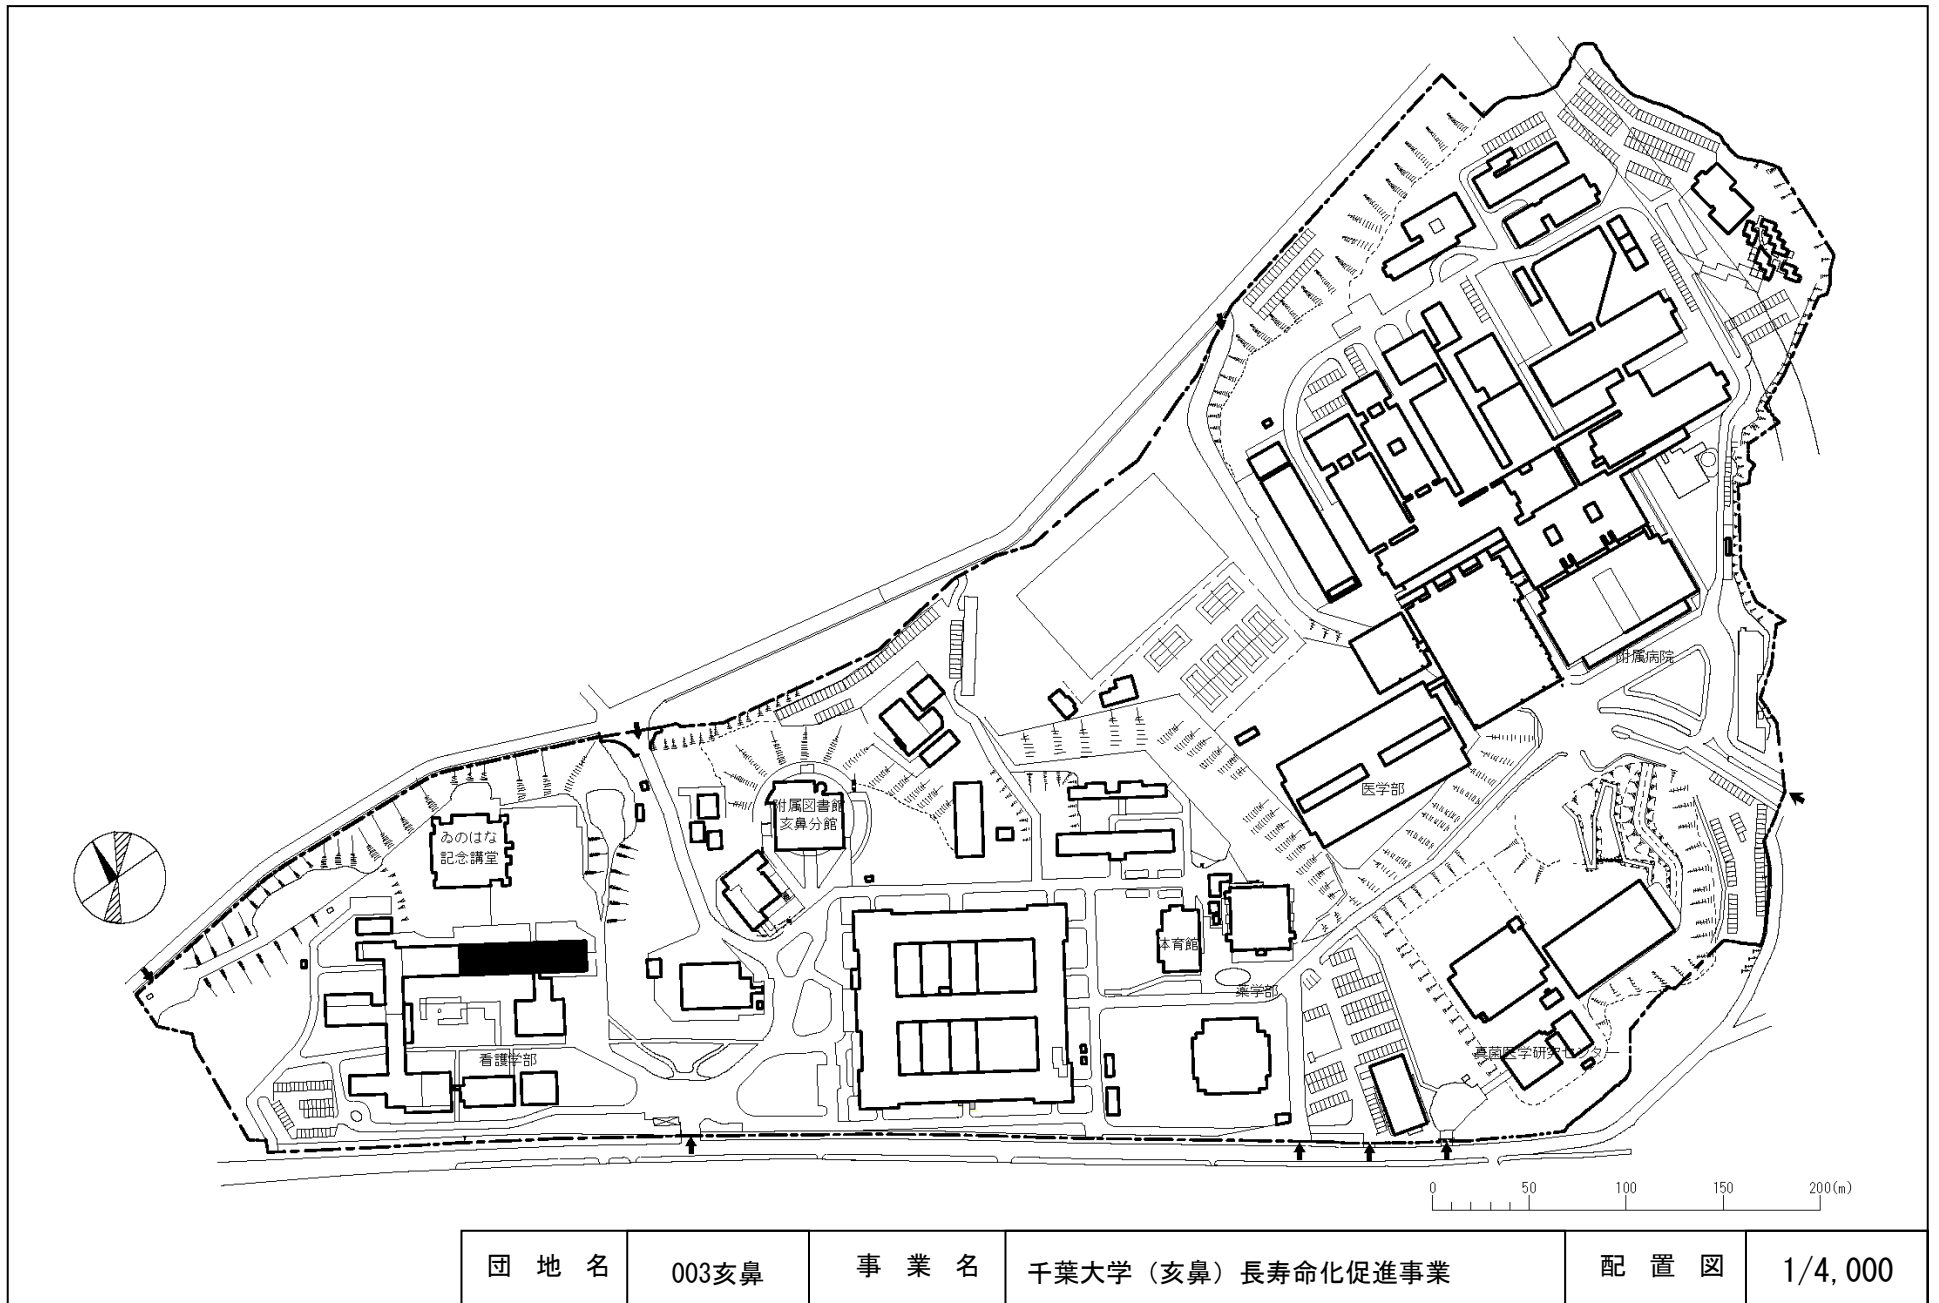


団地名	003亥鼻	事業名	千葉大学（亥鼻）長寿化促進事業	配置図	1/4,000
-----	-------	-----	-----------------	-----	---------


# 配置図

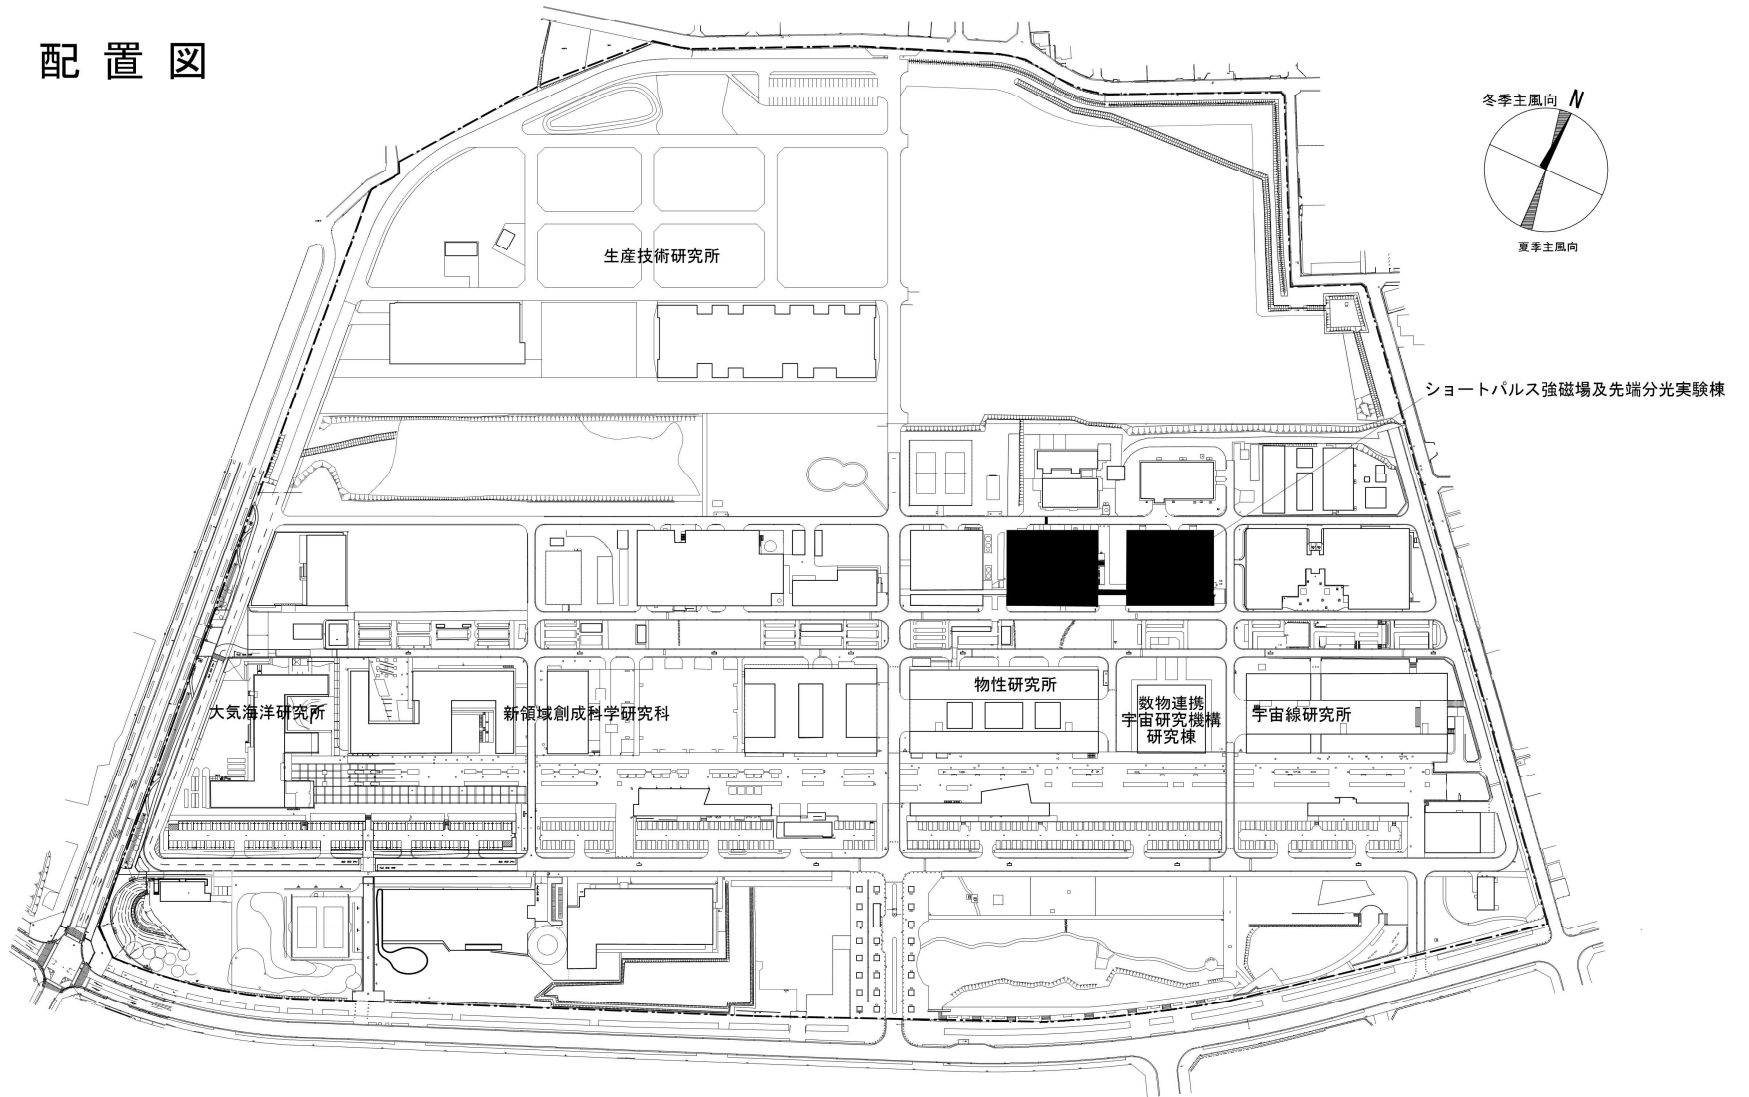


団地名	020(柏)	事業名	東京大学(柏)長寿命化促進事業	配置図	1/2500
-----	--------	-----	-----------------	-----	--------

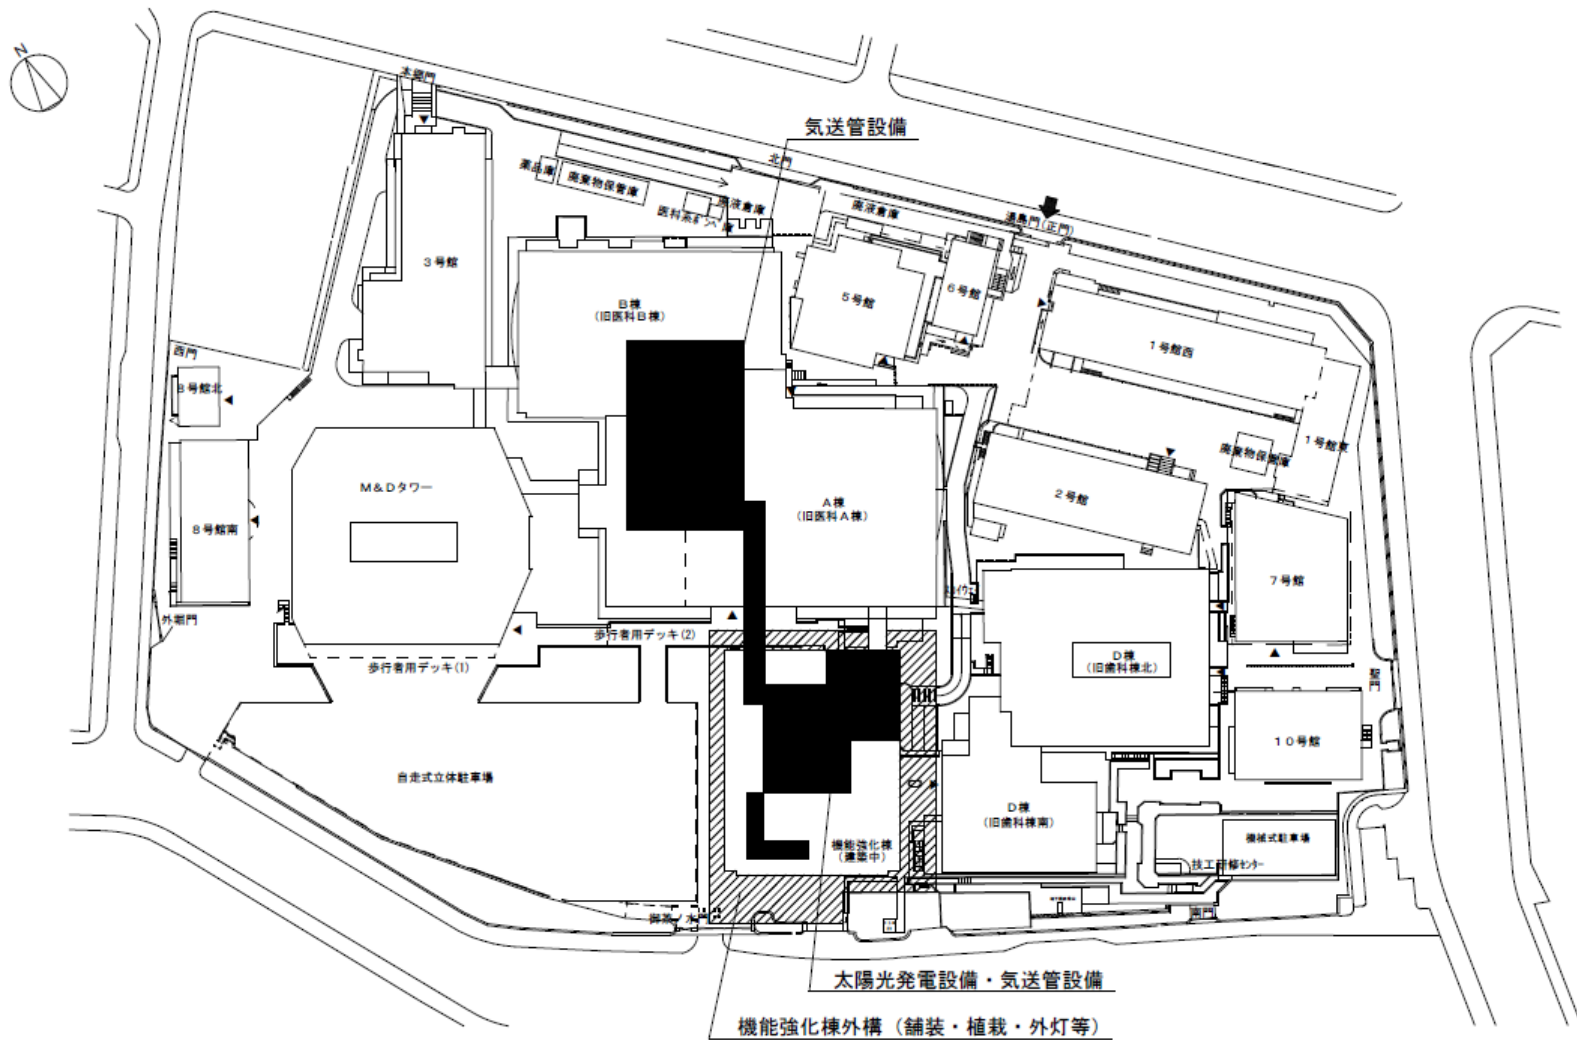

団地名	001 湯島	事業名	東京医科歯科大学(医病)基幹・環境整備(屋外環境)	配置図	1/2,000
-----	--------	-----	---------------------------	-----	---------

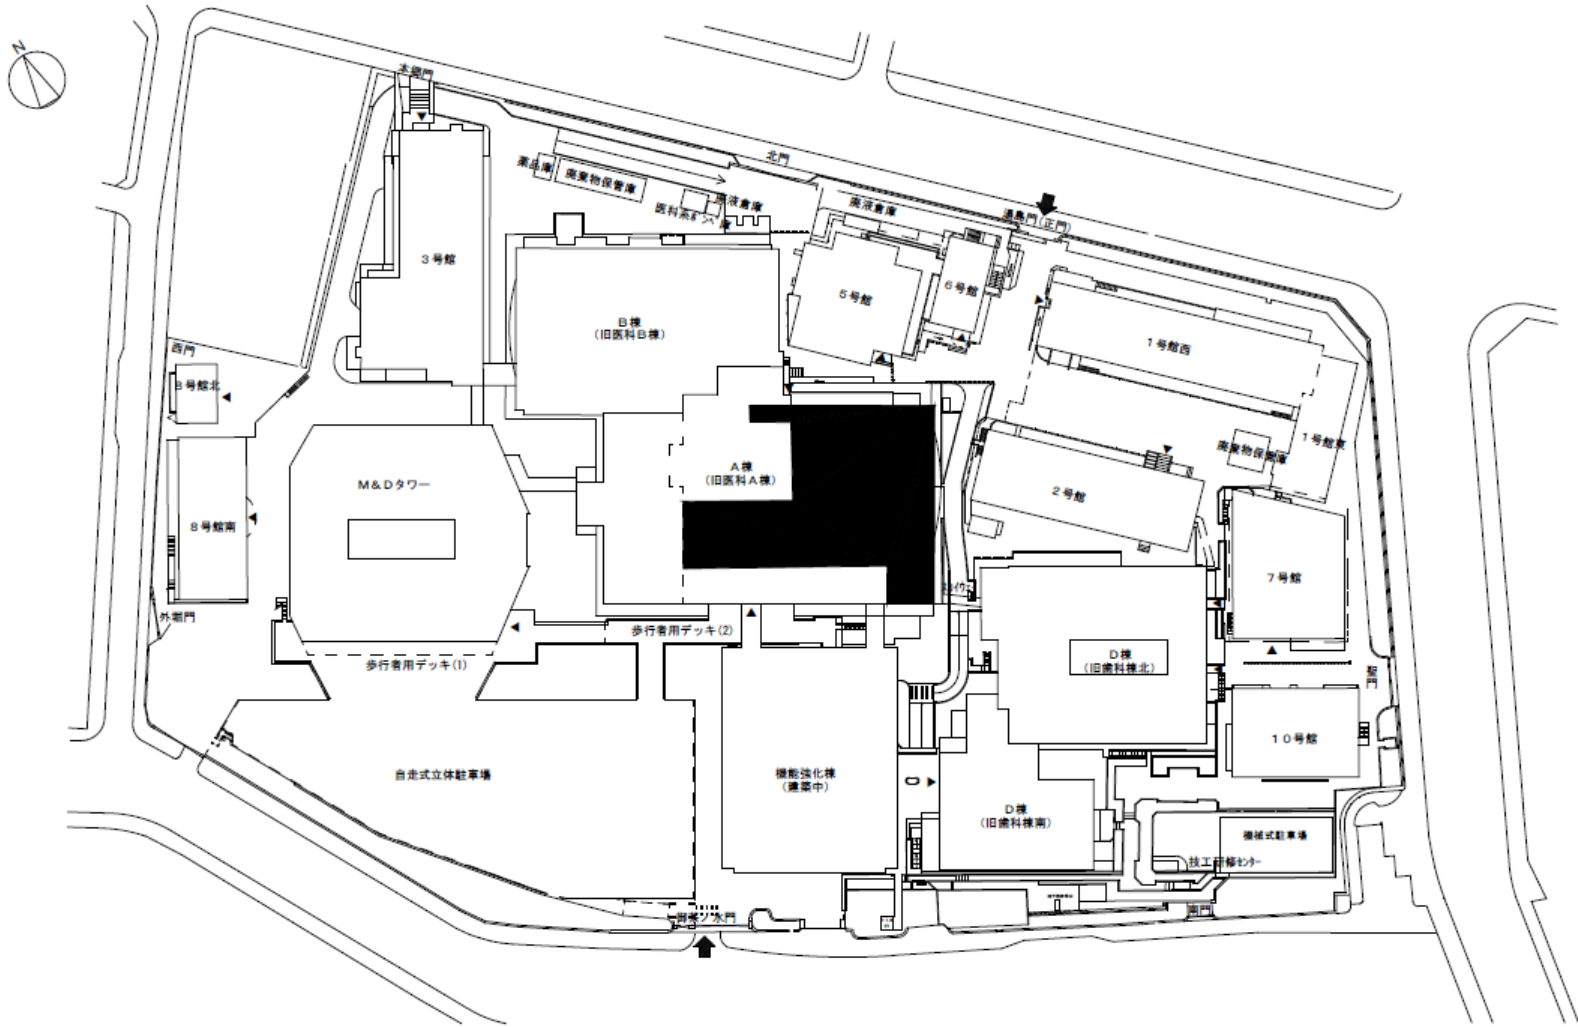


団地名	001 湯島	事業名	東京医科歯科大学(医病)医科棟改修(手術室)	配置図	1/2,000
-----	--------	-----	------------------------	-----	---------

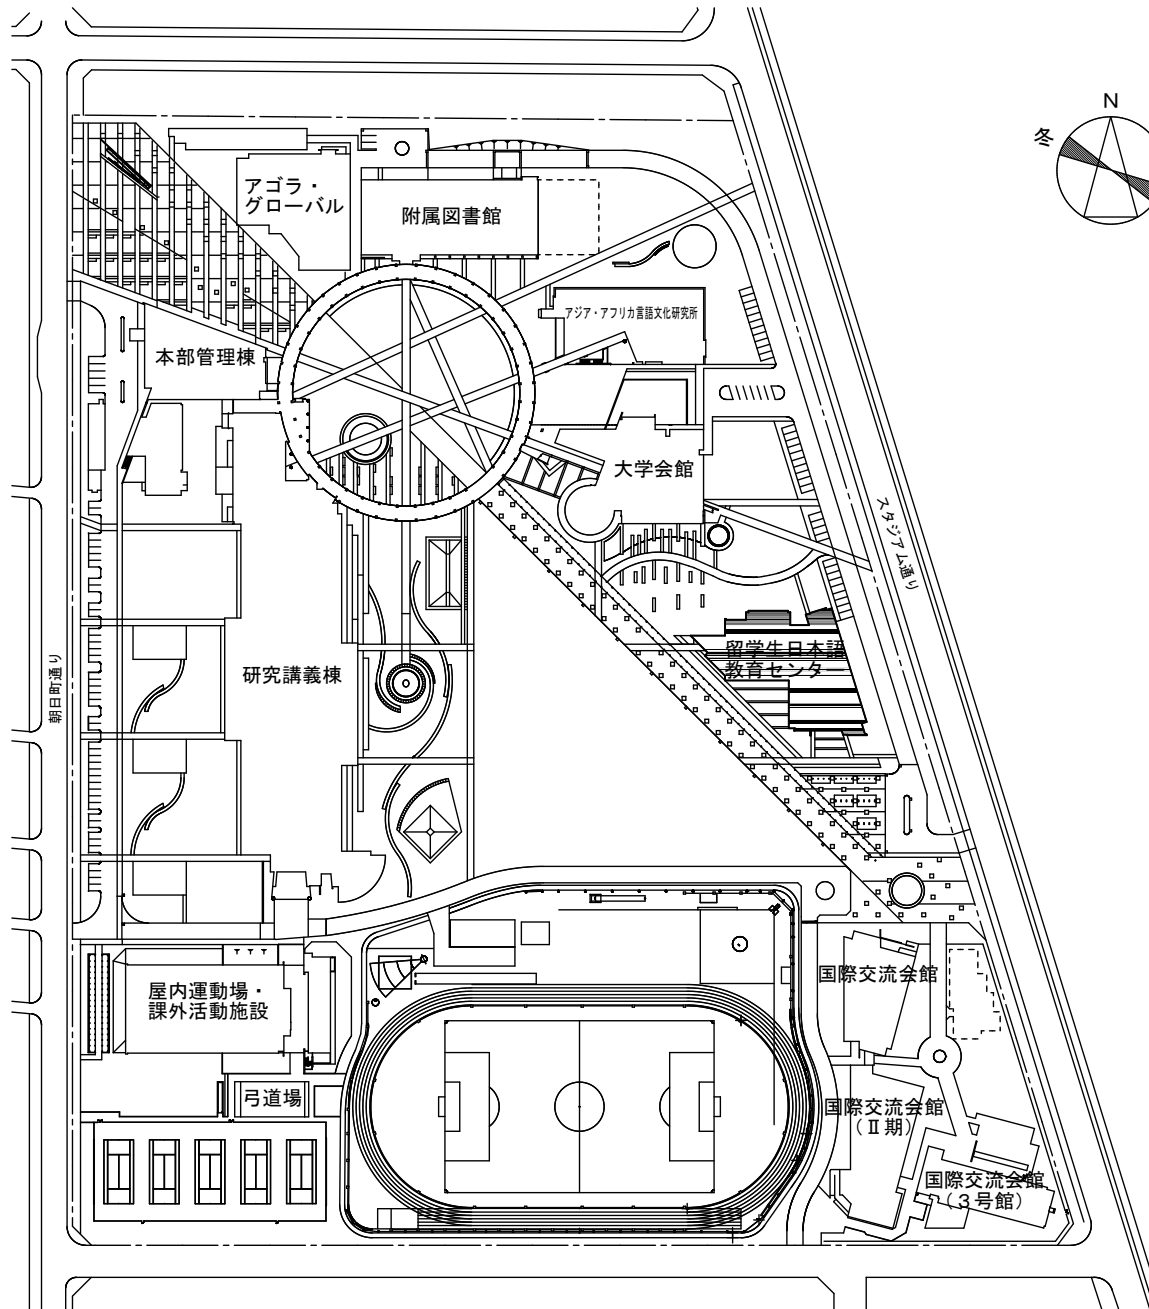


団地名	010 府中	事業名	東京外国語大学(府中)長寿命化促進事業	配置図	1/3000
-----	--------	-----	---------------------	-----	--------

0 50 100 150m

工学部9号館

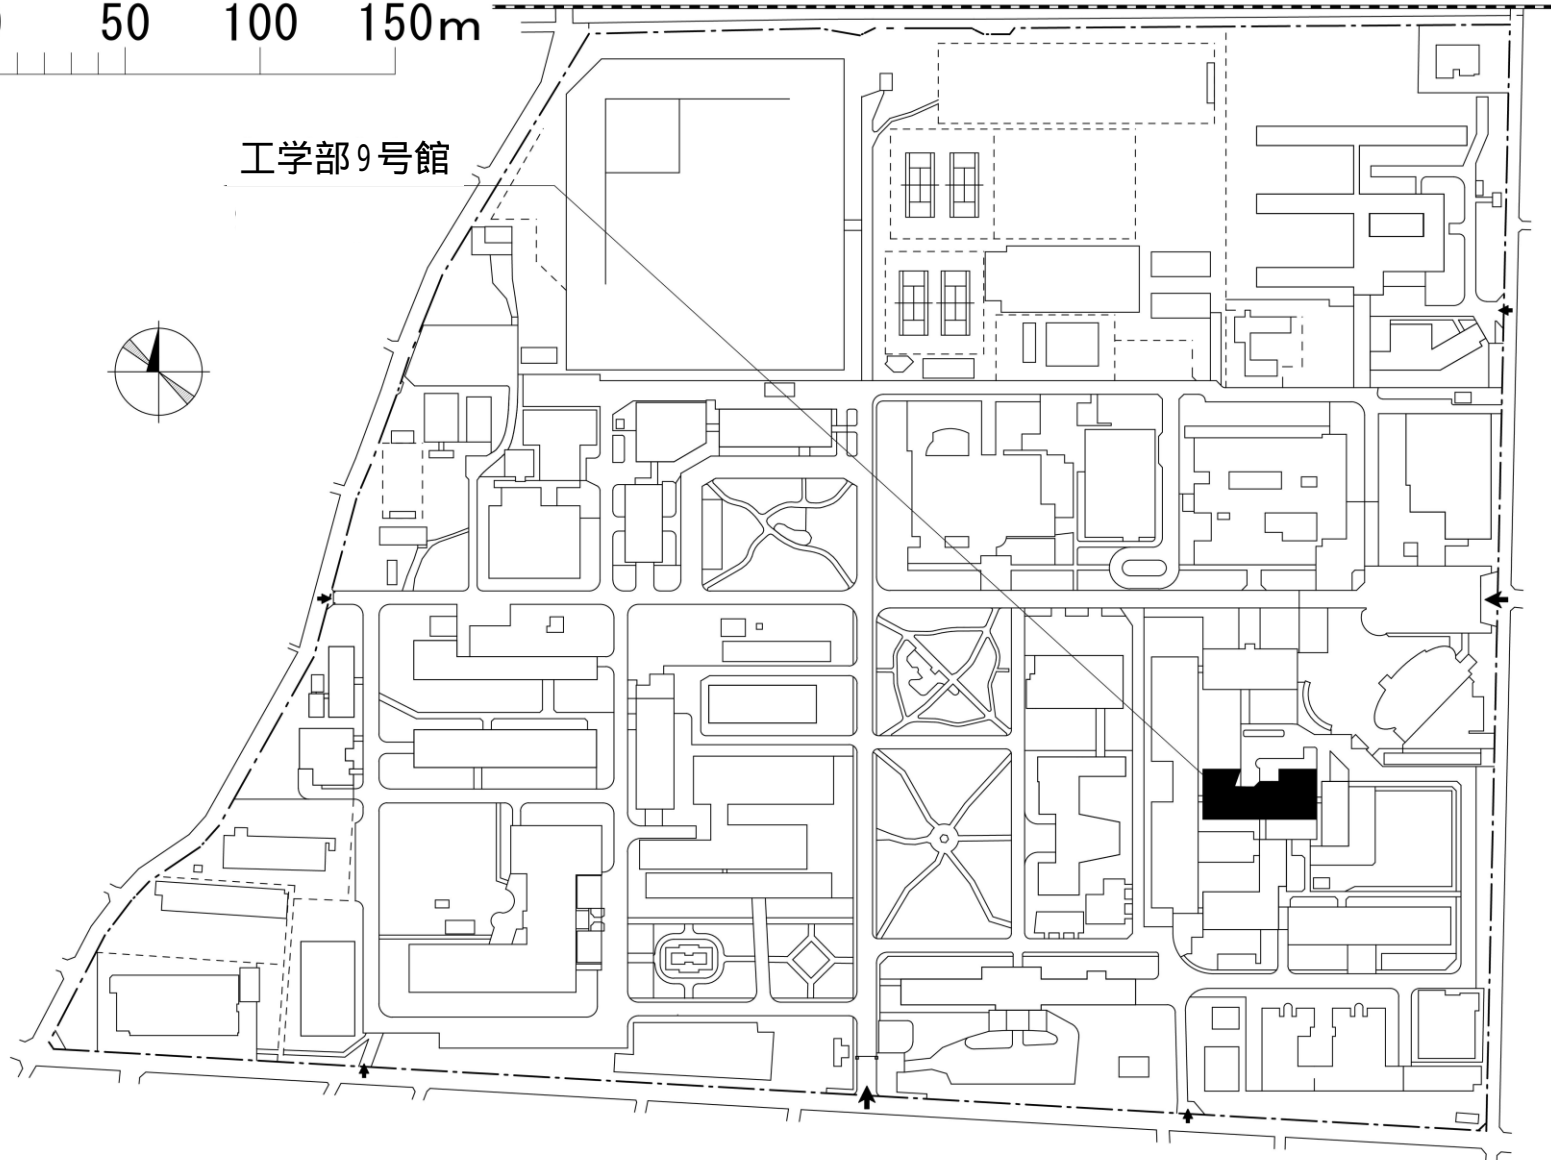


団地名	010 小金井	事業名	東京農工大学（小金井）長寿命化促進事業	配置図	1/2500
-----	---------	-----	---------------------	-----	--------

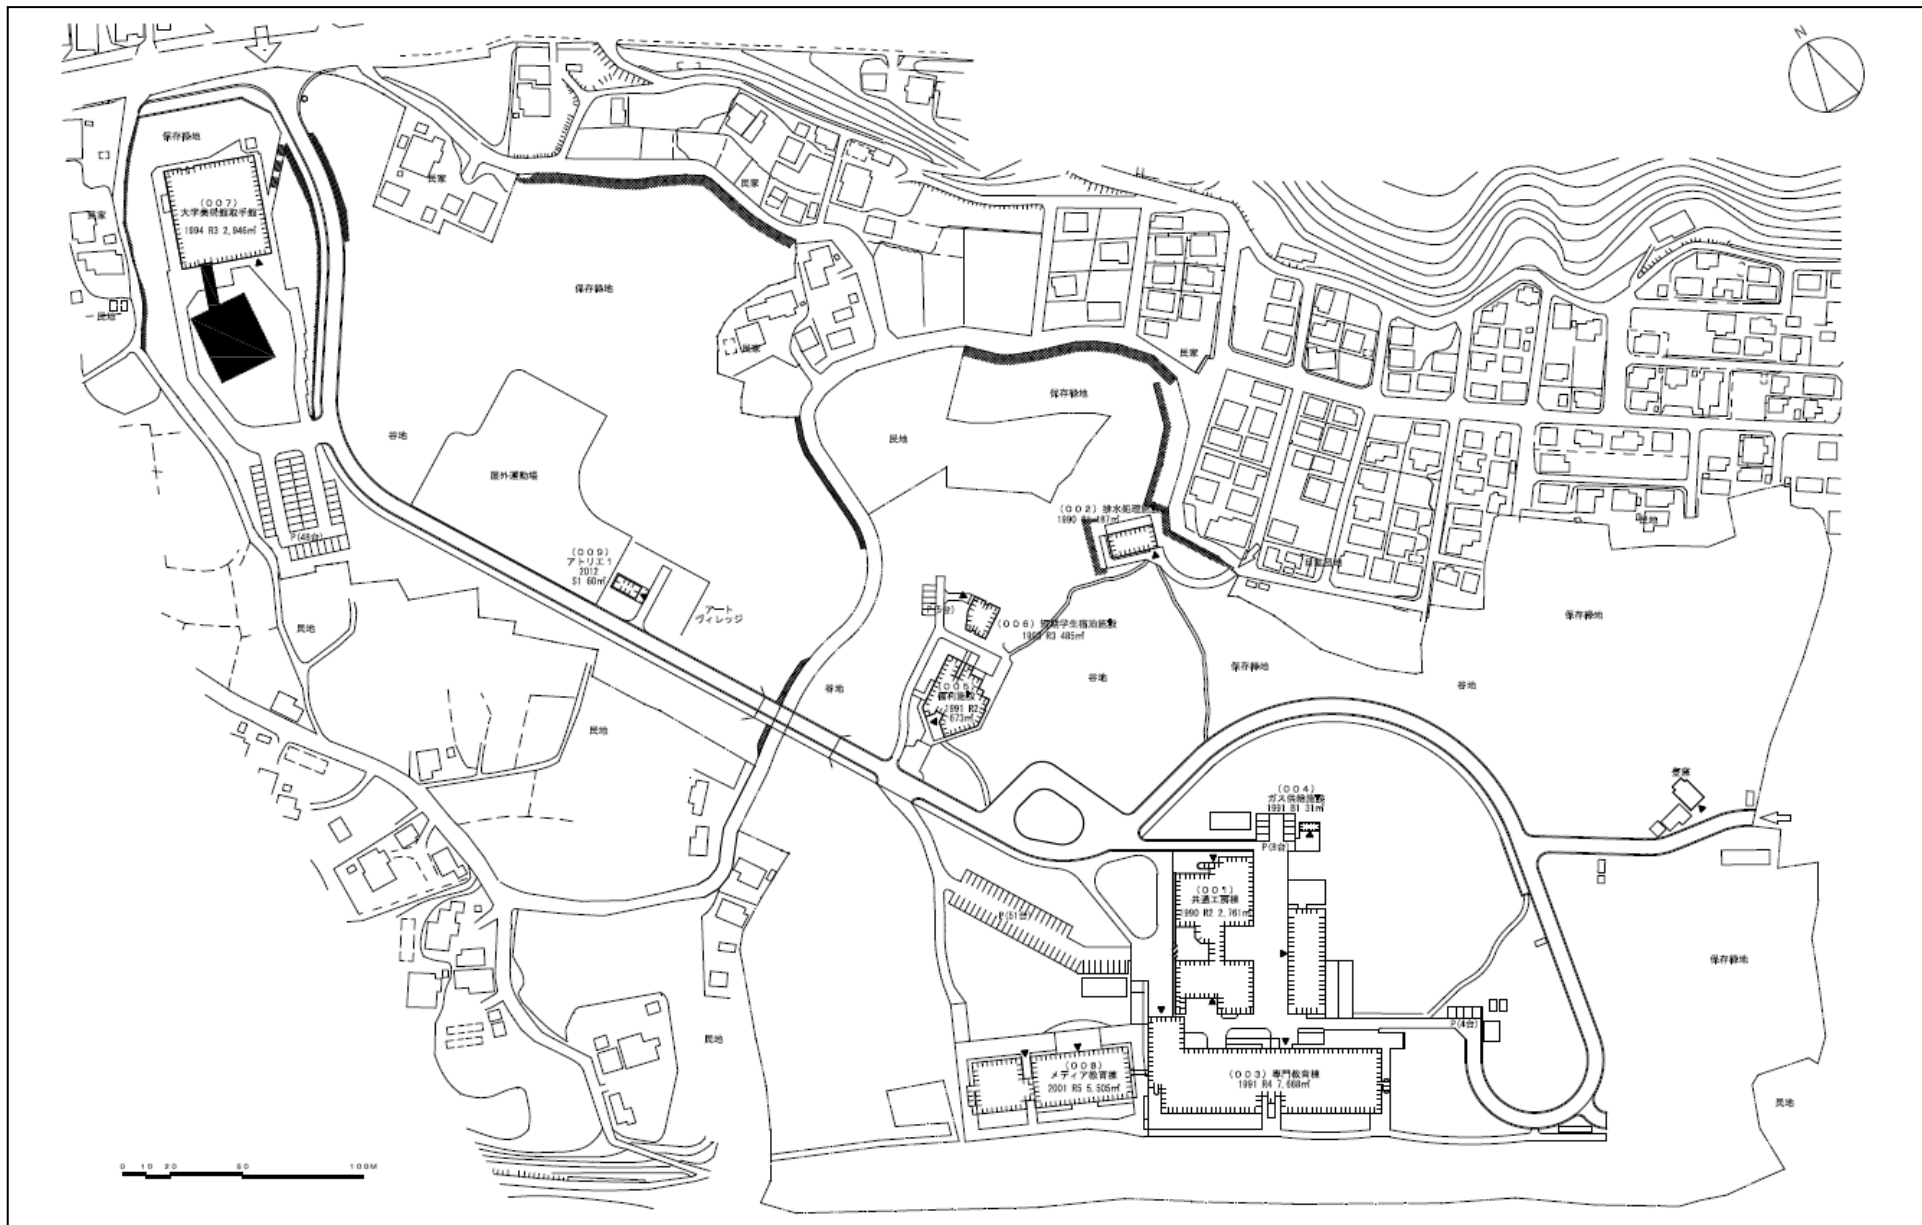


団地名	008 取手	事業名	東京芸術大学(取手)大学美術館取手館収蔵庫	配置図	1 / 2,000
-----	--------	-----	-----------------------	-----	-----------





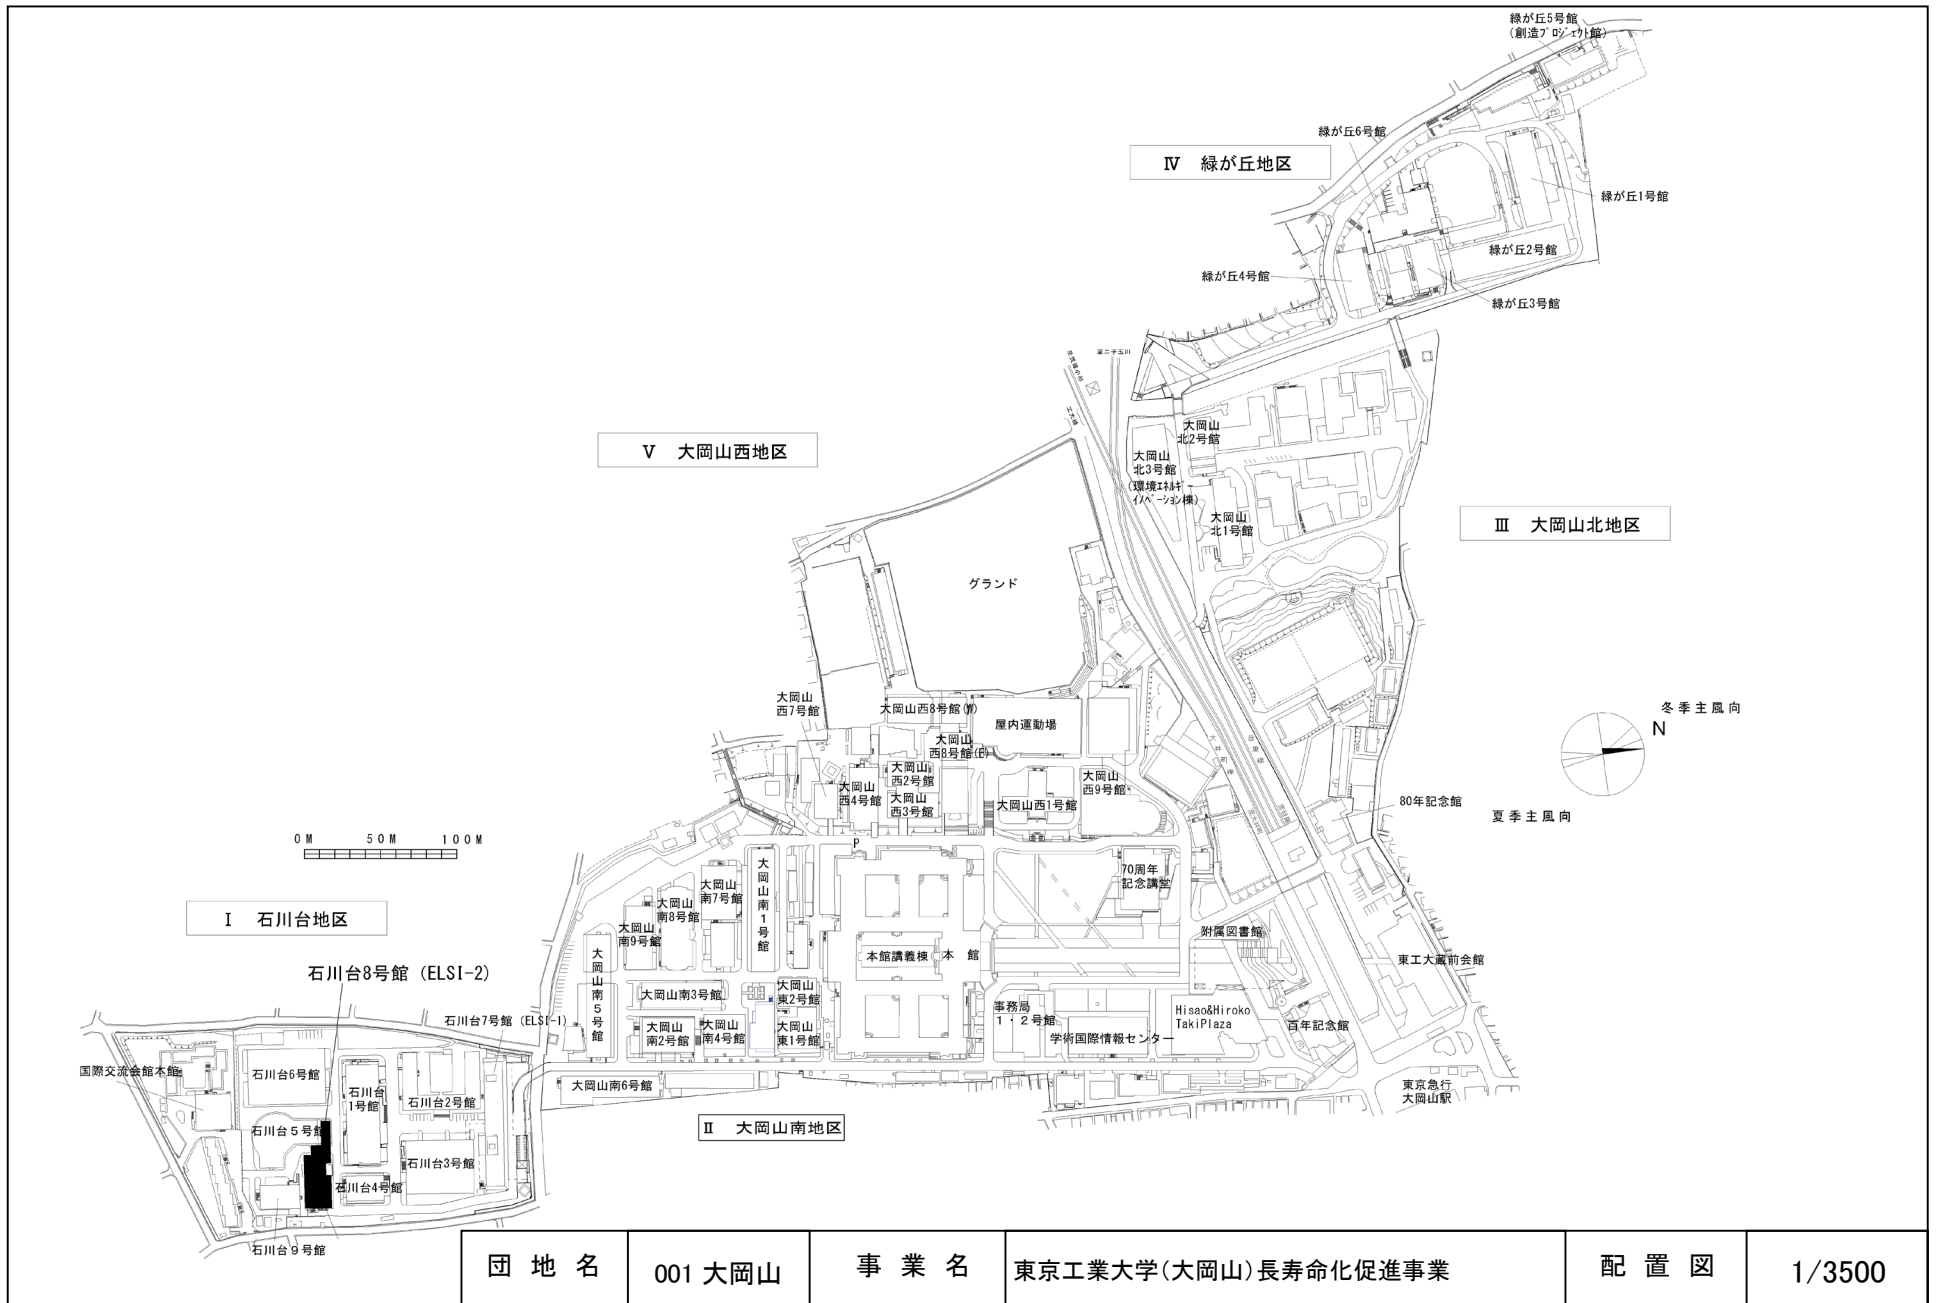


団地名	001 大岡山	事業名	東京工業大学(大岡山)長寿化促進事業	配置図	1/3500
-----	---------	-----	--------------------	-----	--------

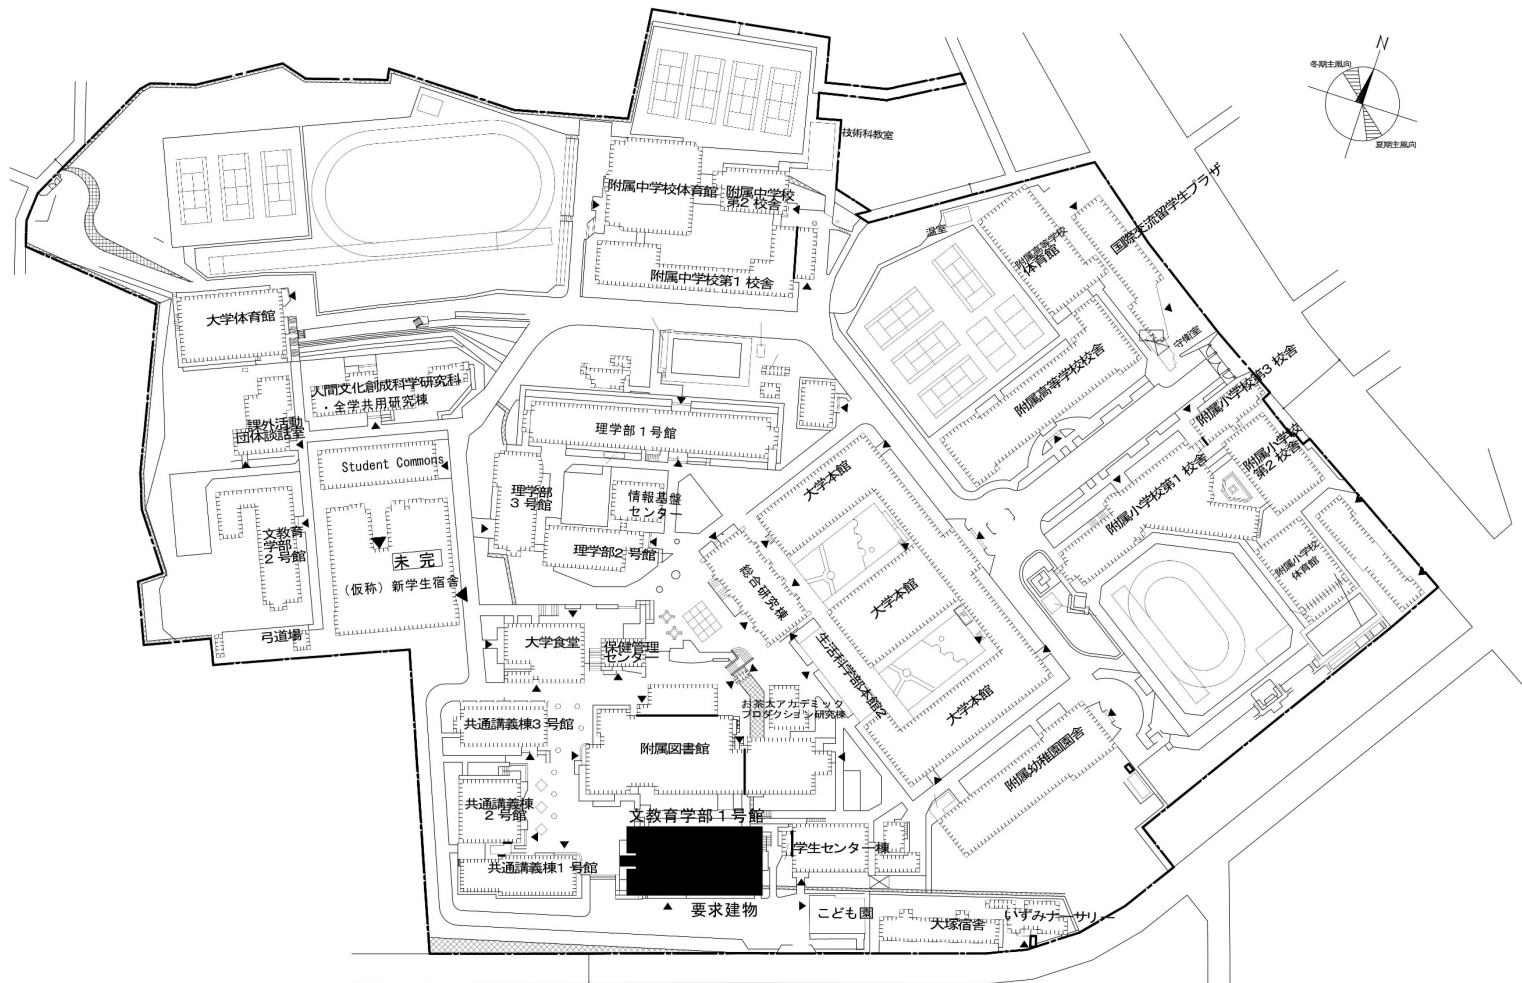


団地名	001大塚	事業名	お茶の水女子大学(大塚) 総合研究棟改修(教育学系)	配置図	1/2,500
-----	-------	-----	-------------------------------	-----	---------

 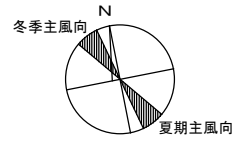


団地名	001調布	事業名	電気通信大学(調布)長寿命化促進事業	配置図	1/3000
-----	-------	-----	--------------------	-----	--------

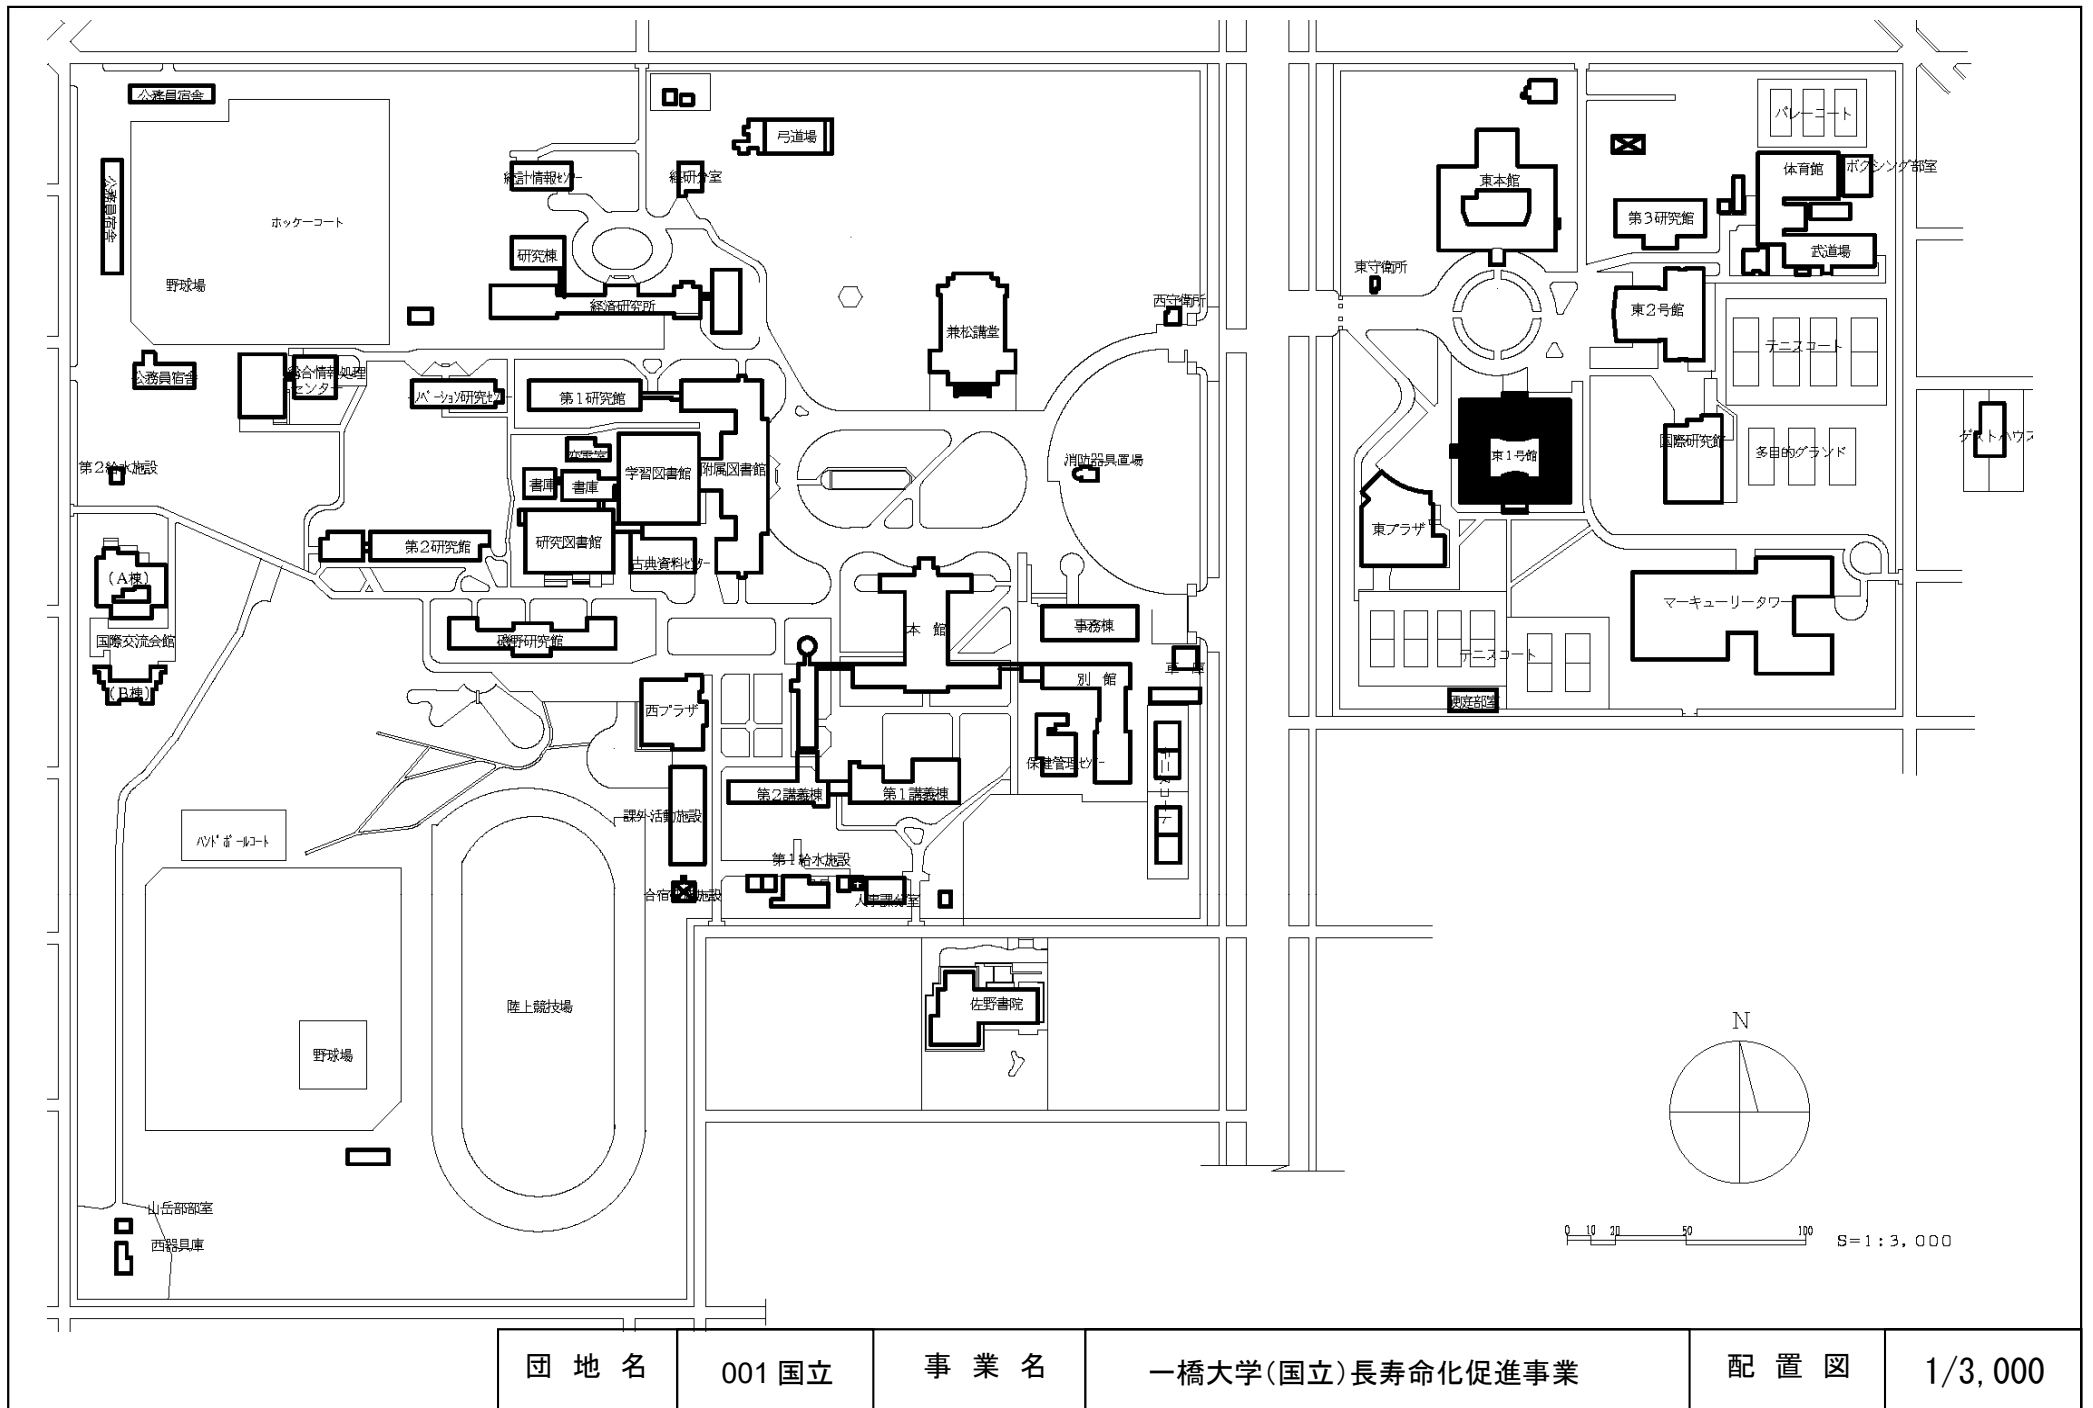



団地名	001 国立	事業名	一橋大学(国立)長寿命化促進事業	配置図	1/3,000
-----	--------	-----	------------------	-----	---------

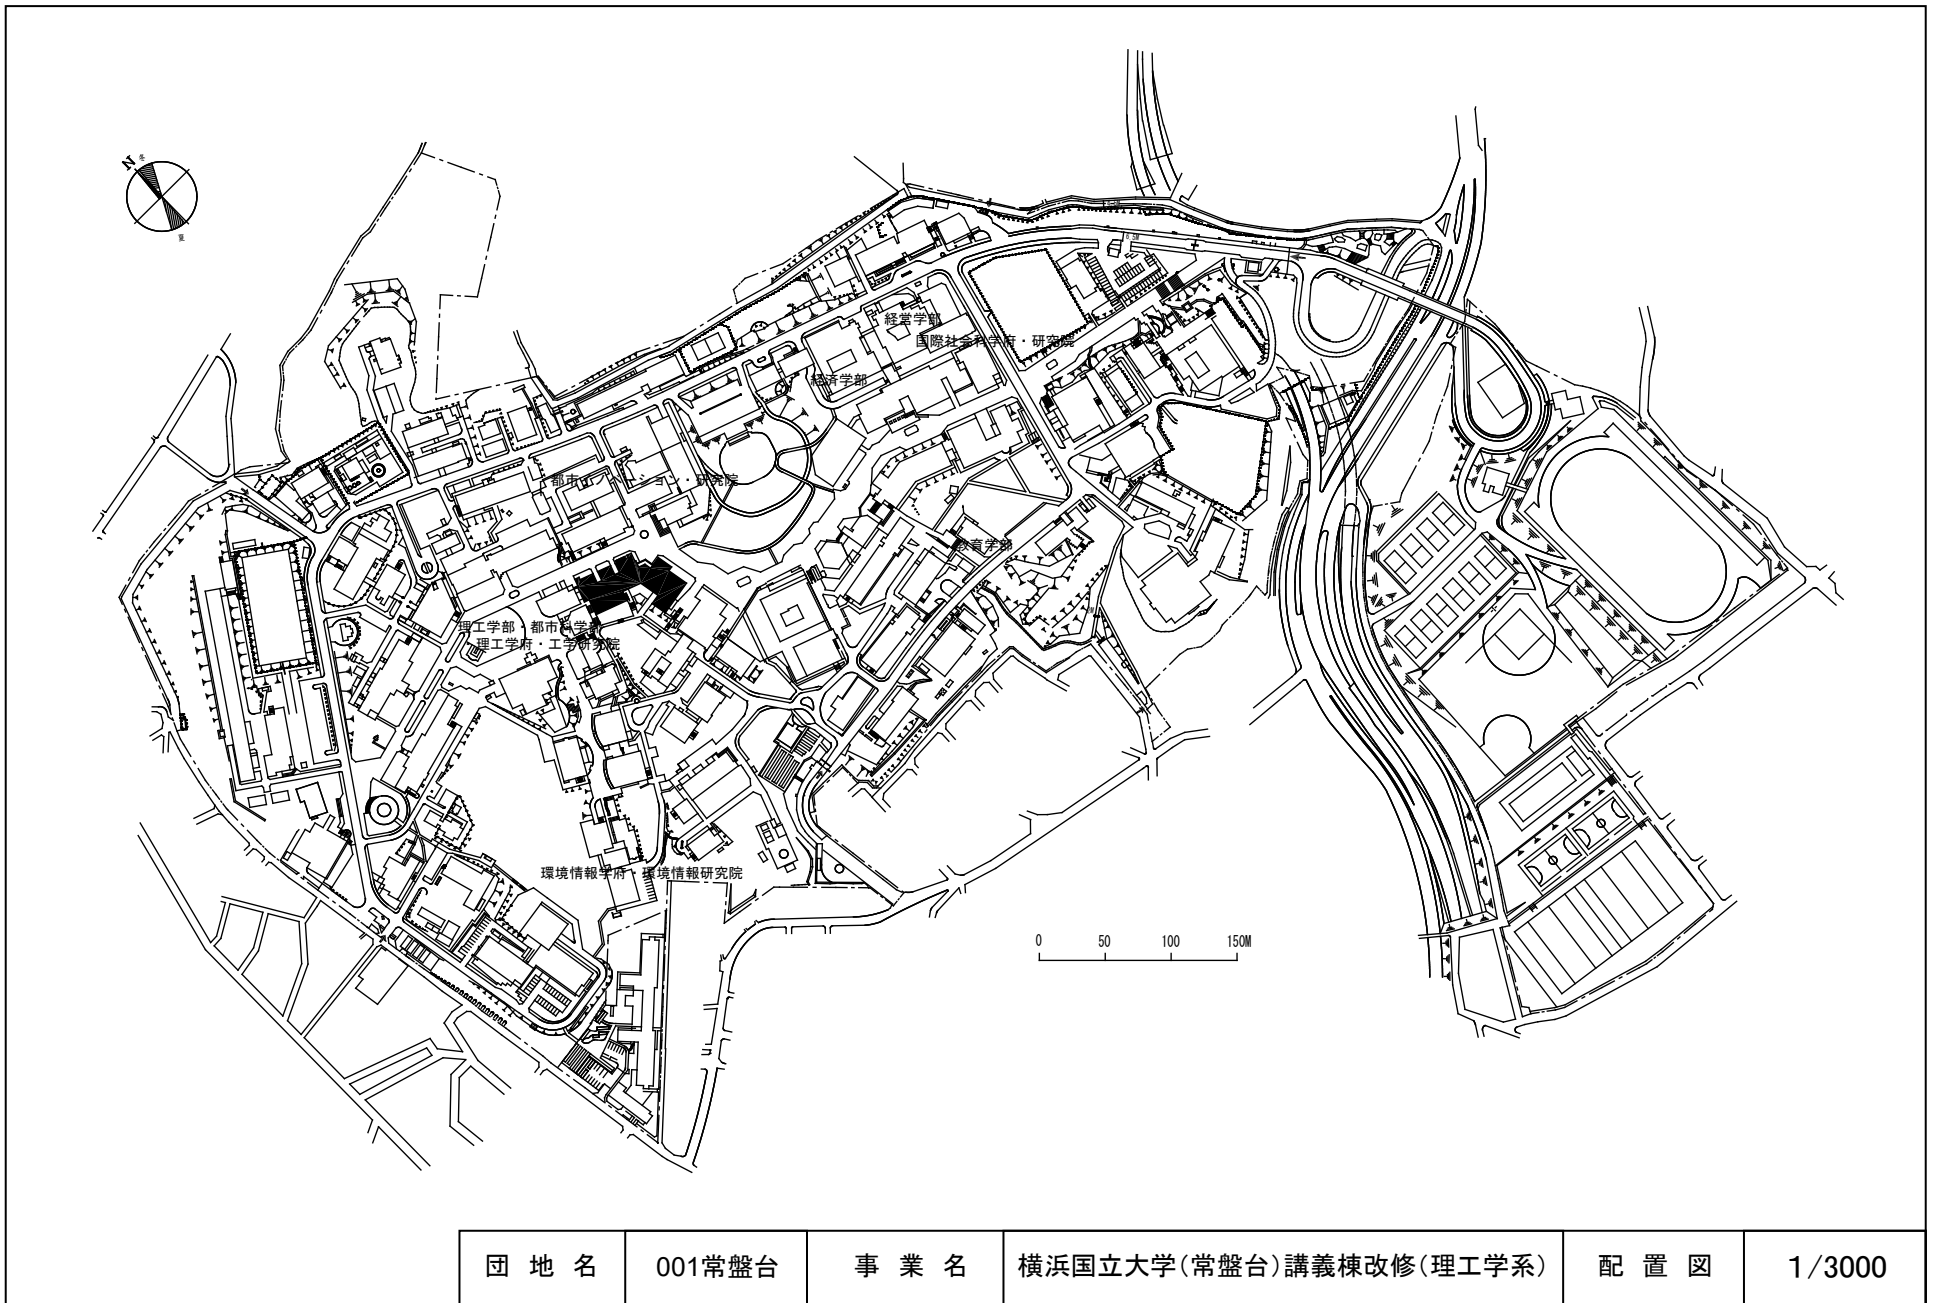


団地名	001常盤台	事業名	横浜国立大学(常盤台)講義棟改修(理工学系)	配置図	1/3000
-----	--------	-----	------------------------	-----	--------

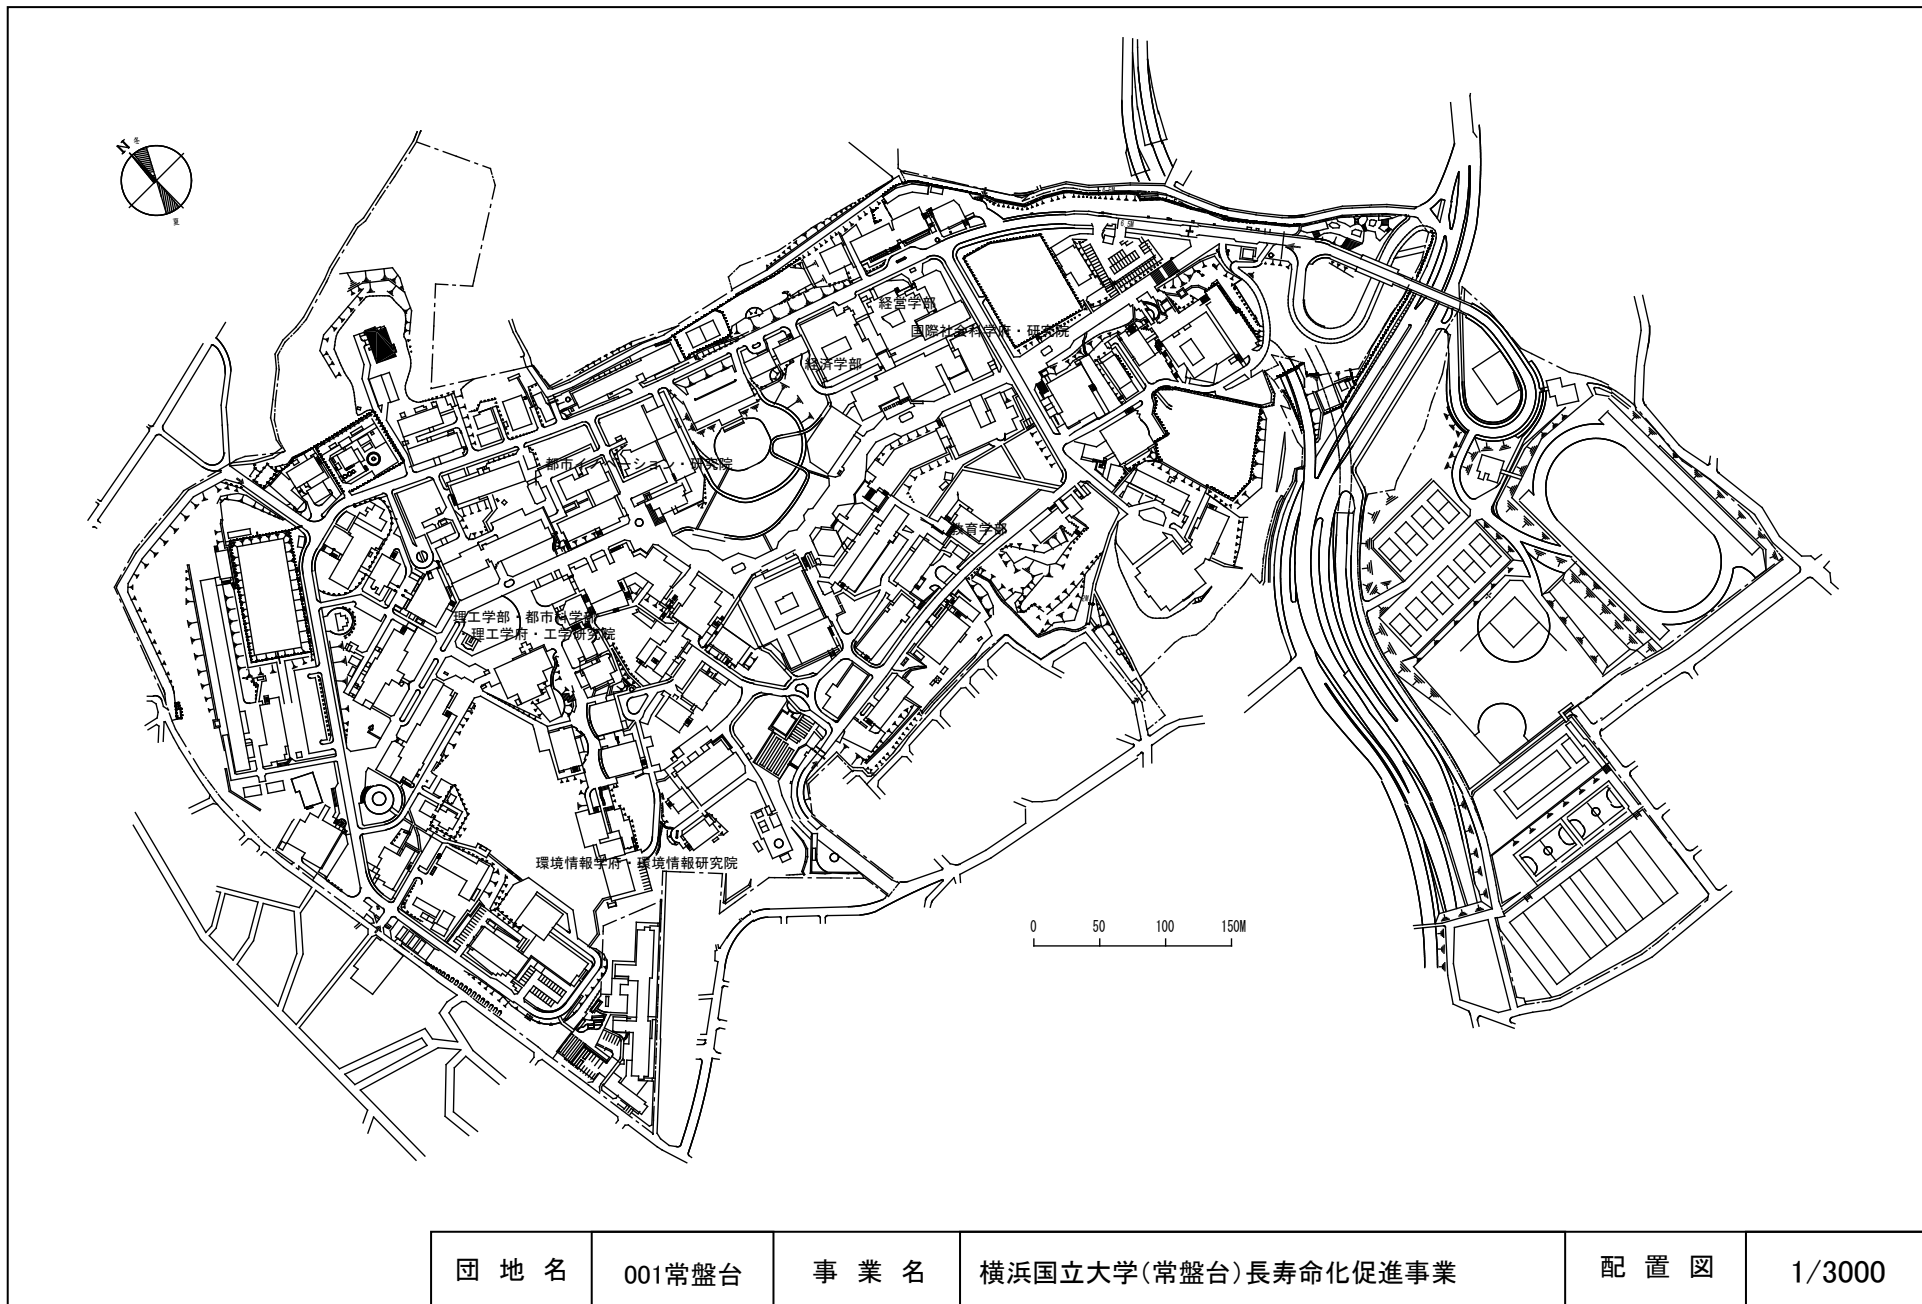

団地名	001常盤台	事業名	横浜国立大学(常盤台)長寿命化促進事業	配置図	1/3000
-----	--------	-----	---------------------	-----	--------

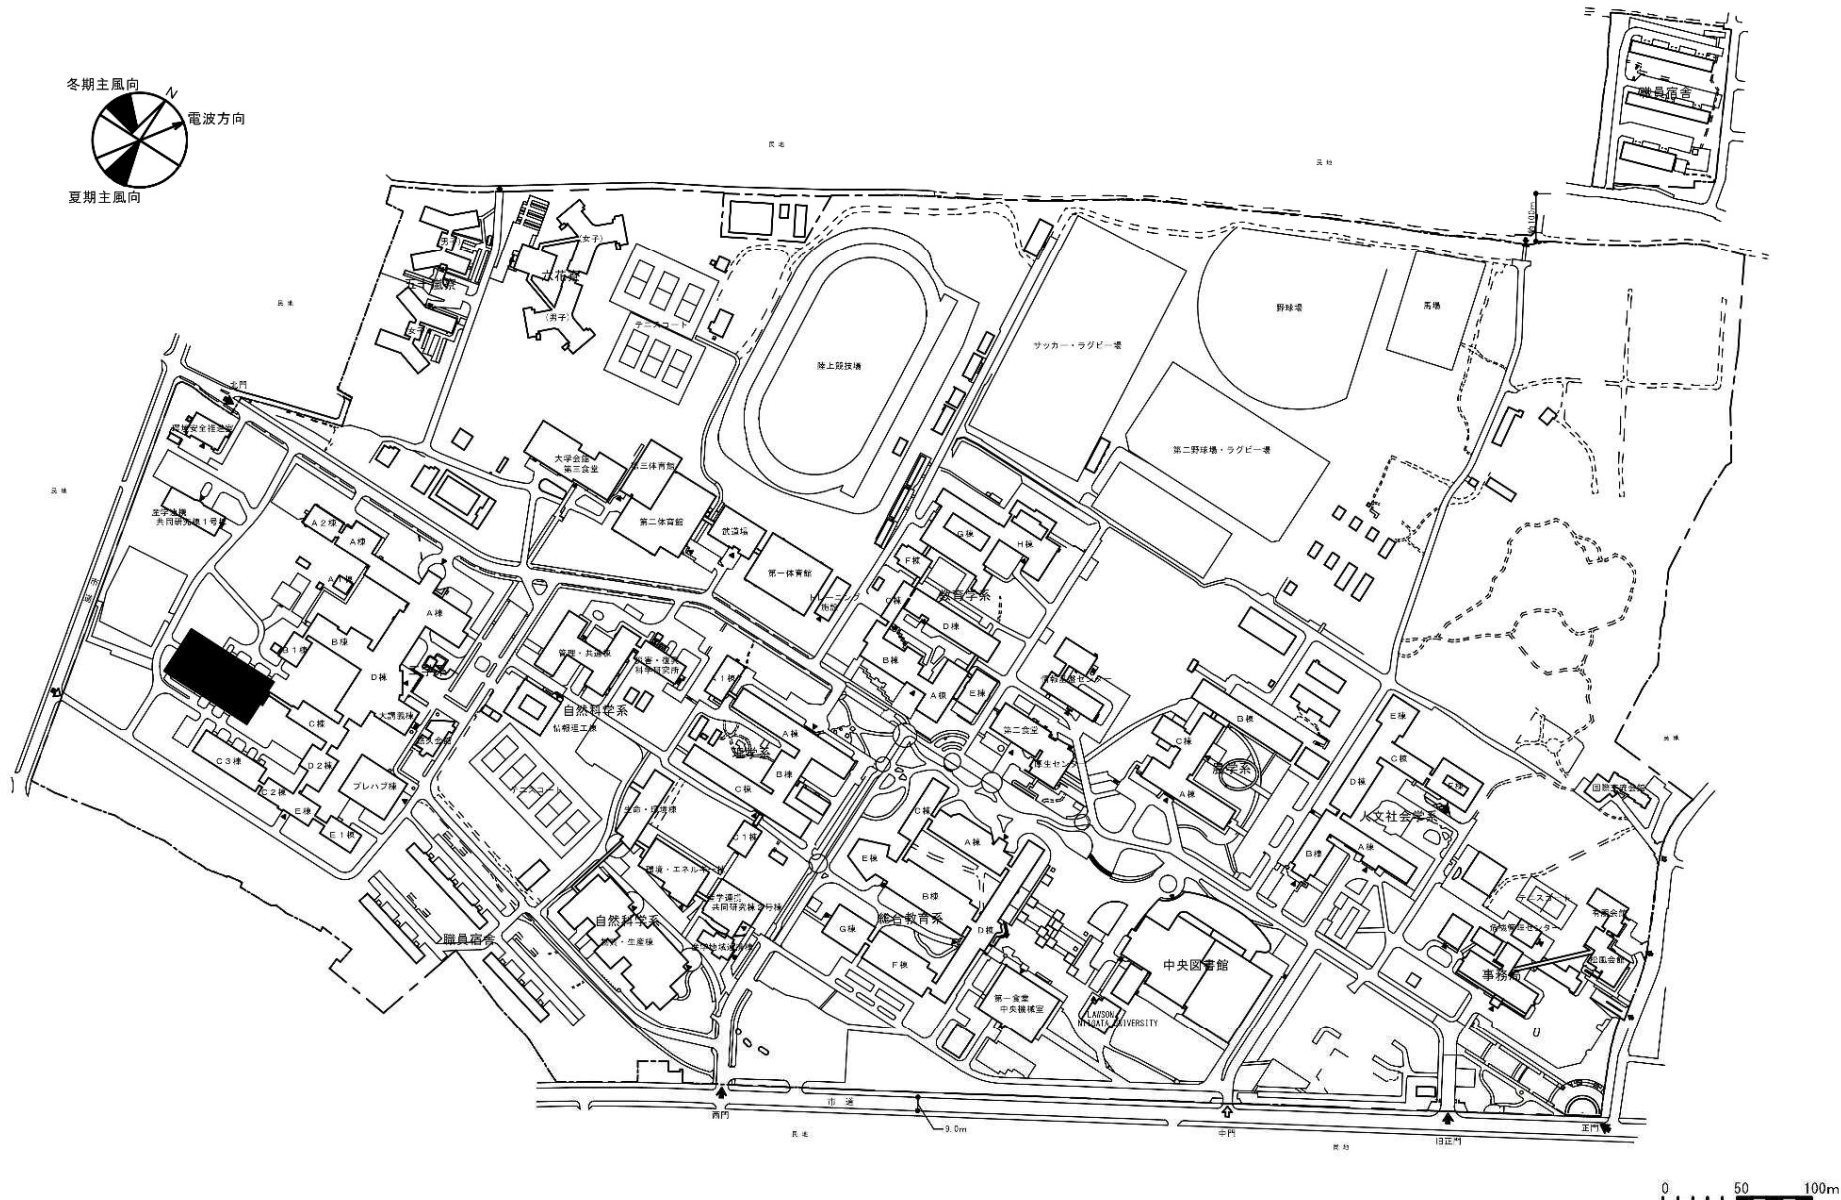
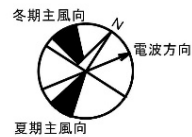


団地名	001 五十嵐	事業名	新潟大学(五十嵐)長寿命化促進事業	配置図	1/5,000
-----	---------	-----	-------------------	-----	---------

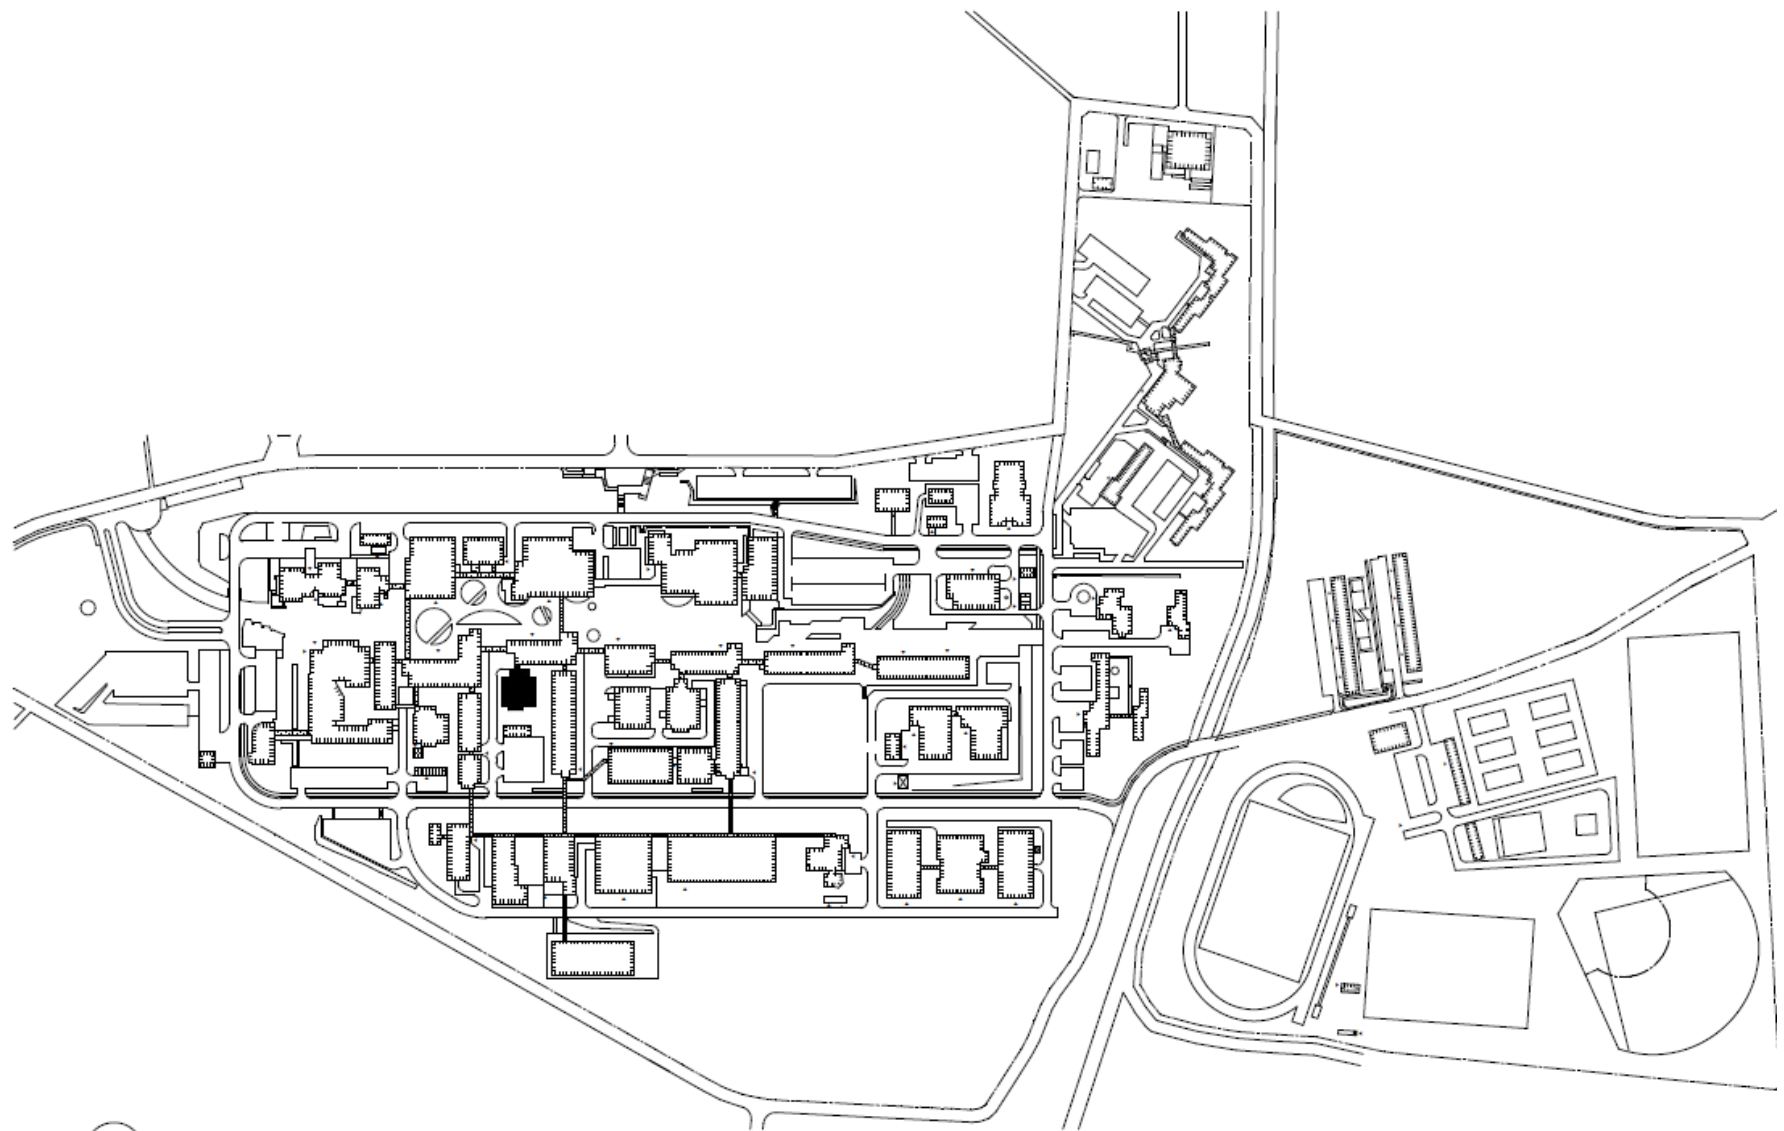


団地名	001 上富岡町	事業名	長岡技術科学大学(上富岡町)総合研究棟改修(電気系)	配置図	1/4, 500
-----	----------	-----	----------------------------	-----	----------





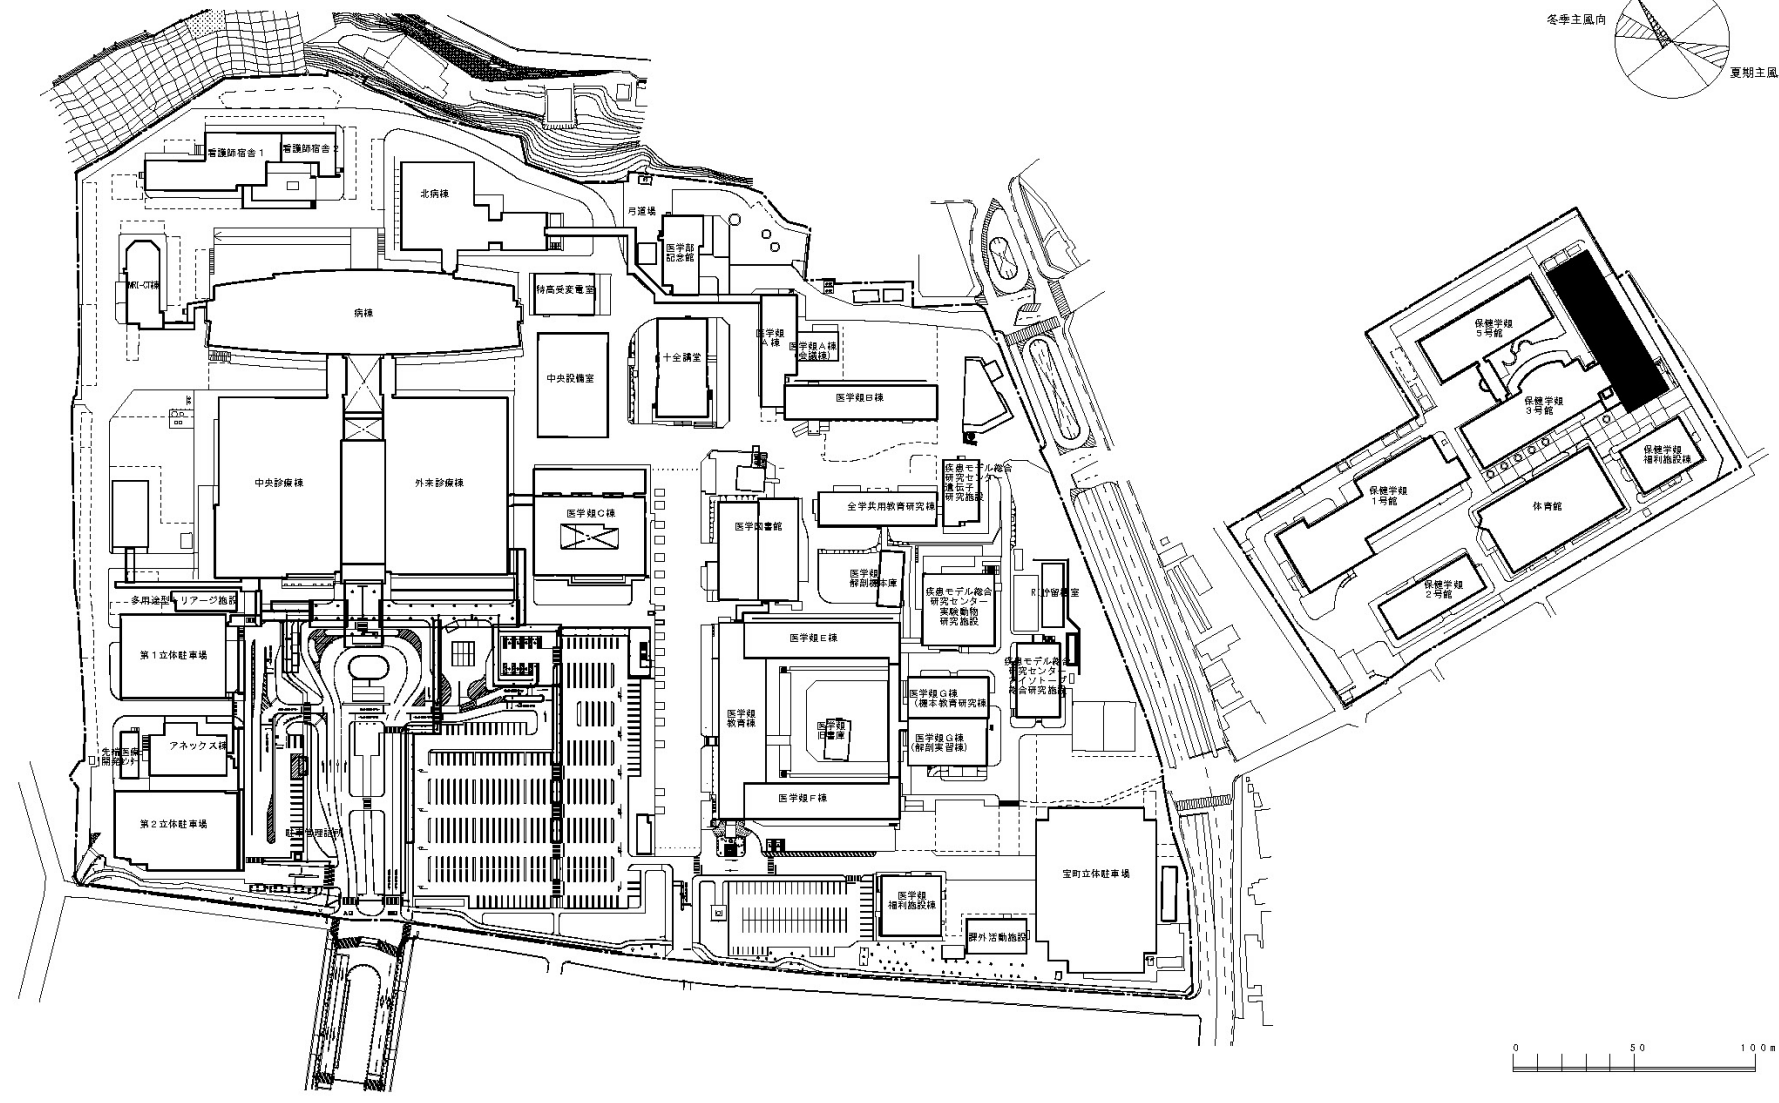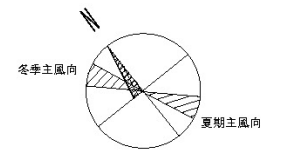

団地名	004 宝町	事業名	金沢大学(宝町)長寿化促進事業	配置図	1/3,000
-----	--------	-----	-----------------	-----	---------


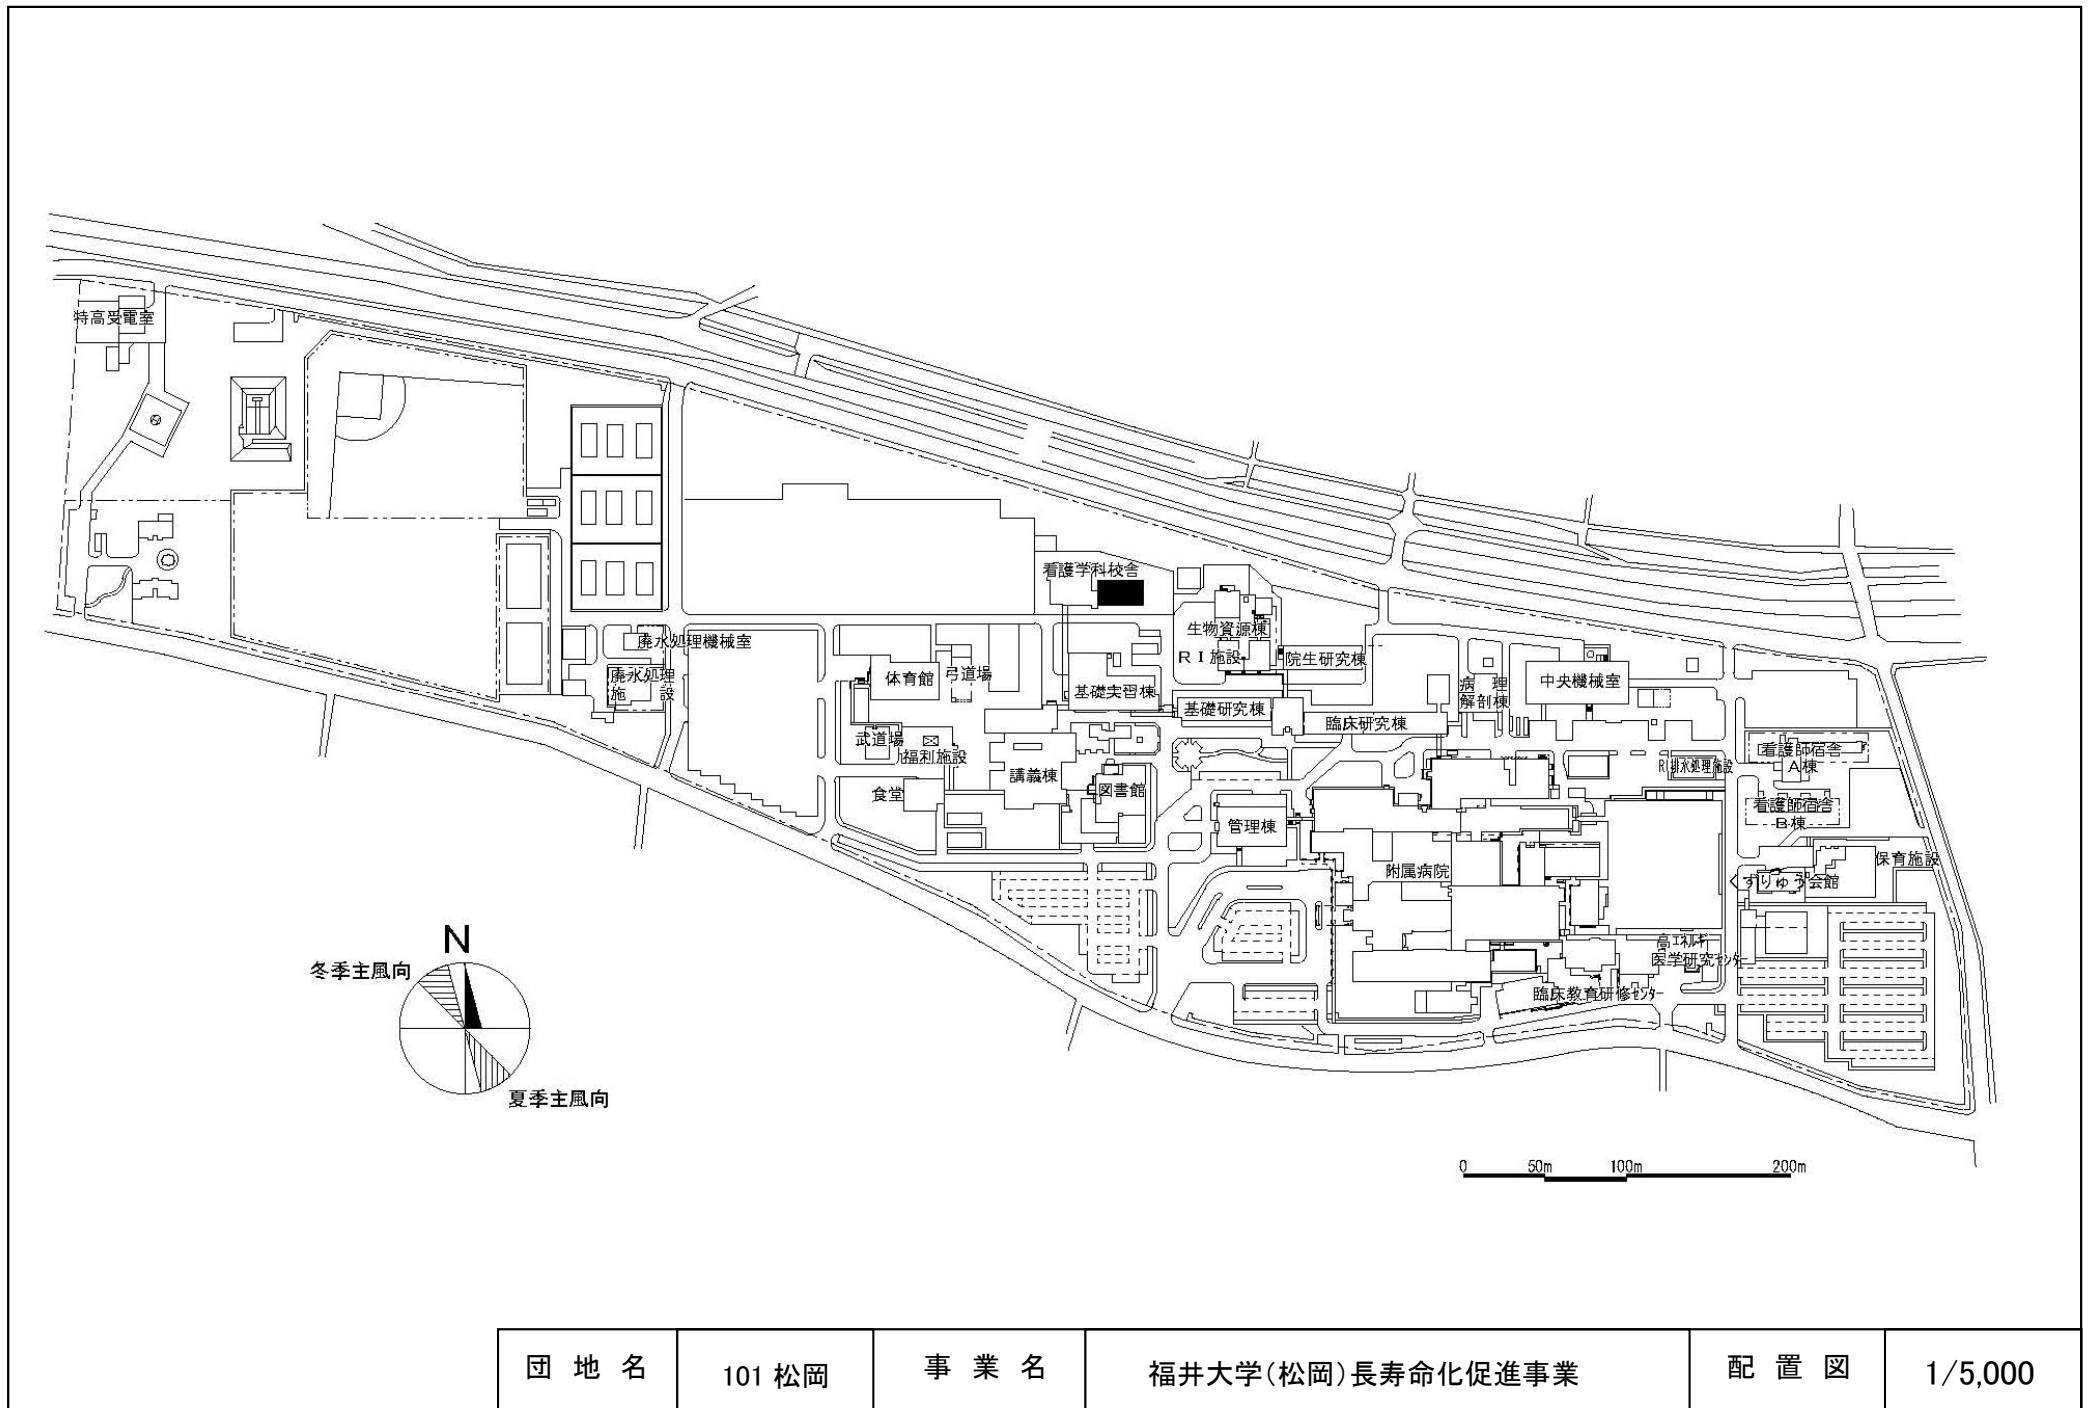


団地名	101 松岡	事業名	福井大学(松岡)長寿命化促進事業	配置図	1/5,000
-----	--------	-----	------------------	-----	---------

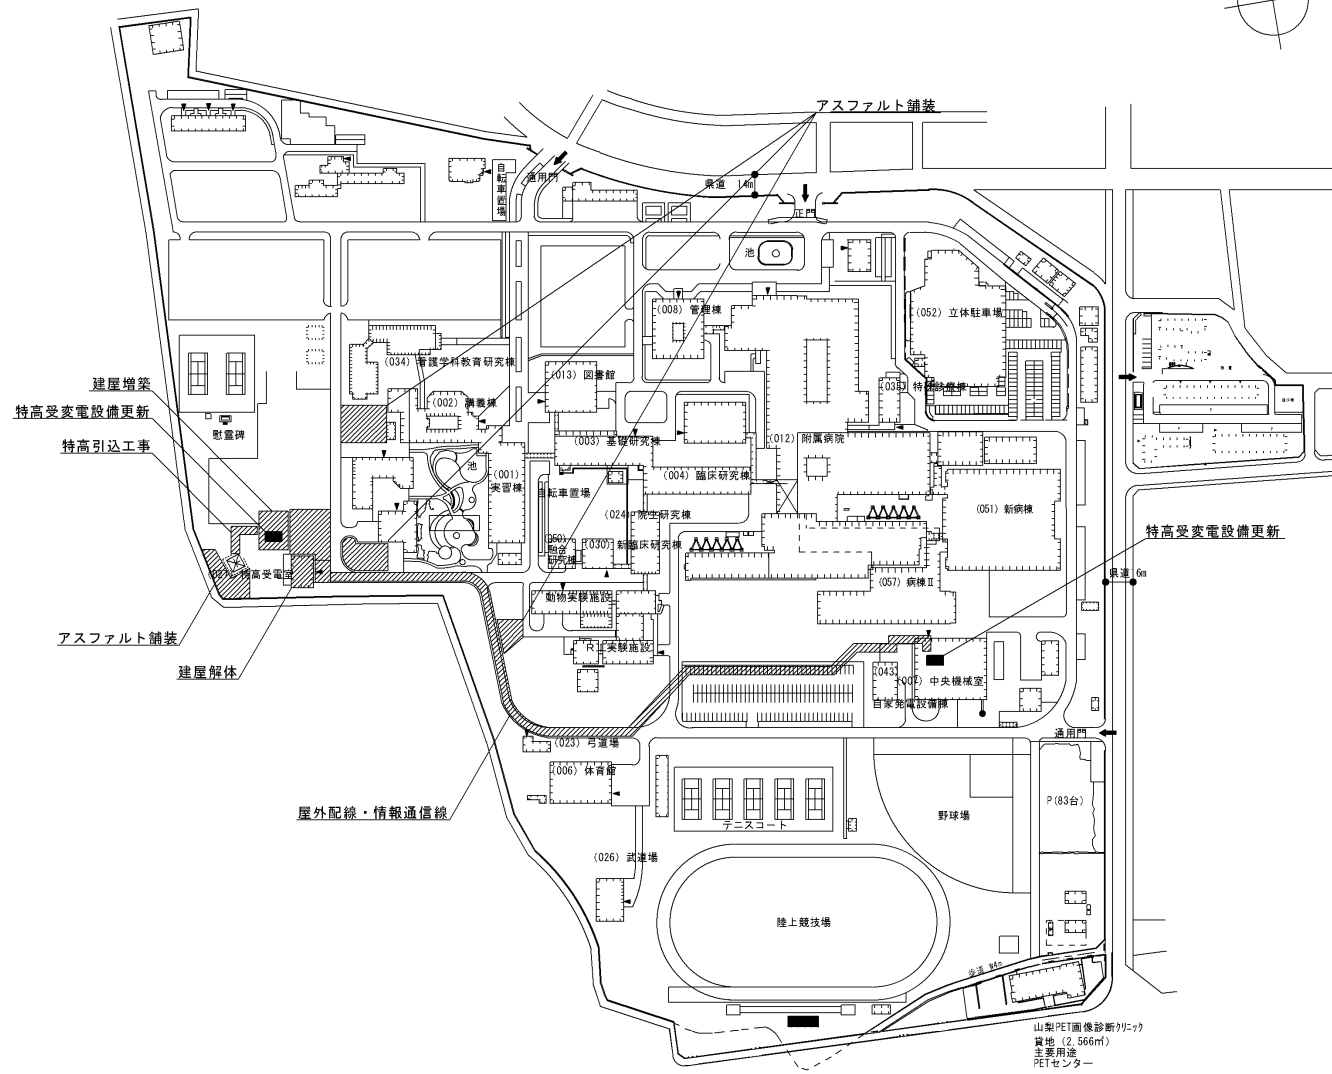 


山梨PET画像診断センター  
 貸地 (2,566㎡)  
 主要用途  
 PETセンター




団地名	017 下河東	事業名	山梨大学(下河東)ライフライン再生(特高受変電設備)	配置図	1/4000
-----	---------	-----	----------------------------	-----	--------

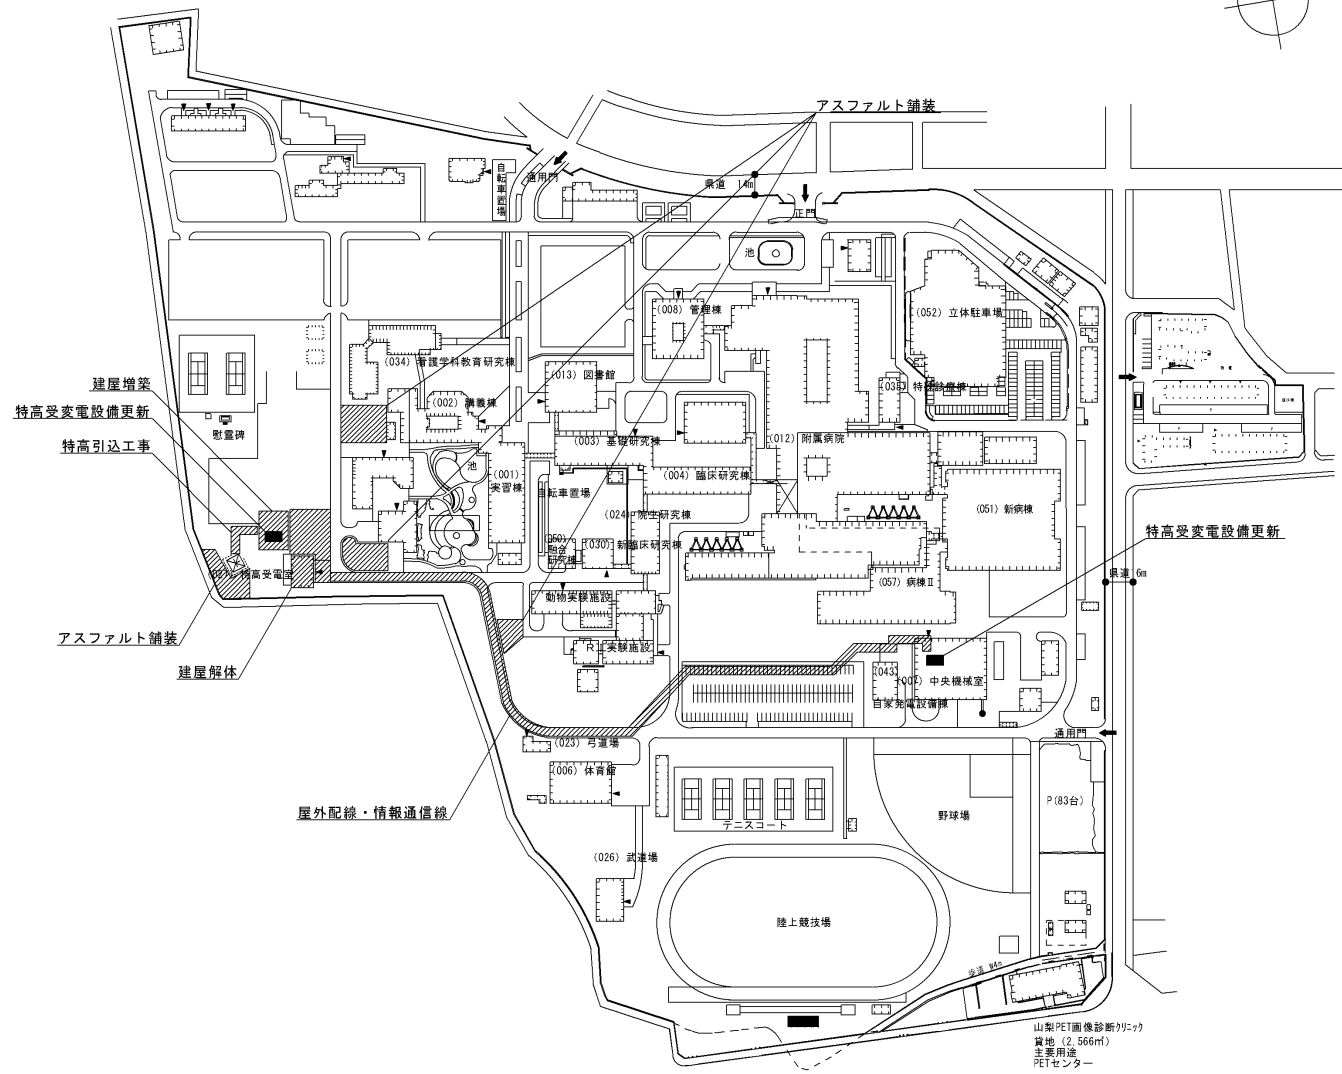 



団地名	017 下河東	事業名	山梨大学(医病)ライフライン再生(特高受変電設備)	配置図	1/4000
-----	---------	-----	---------------------------	-----	--------

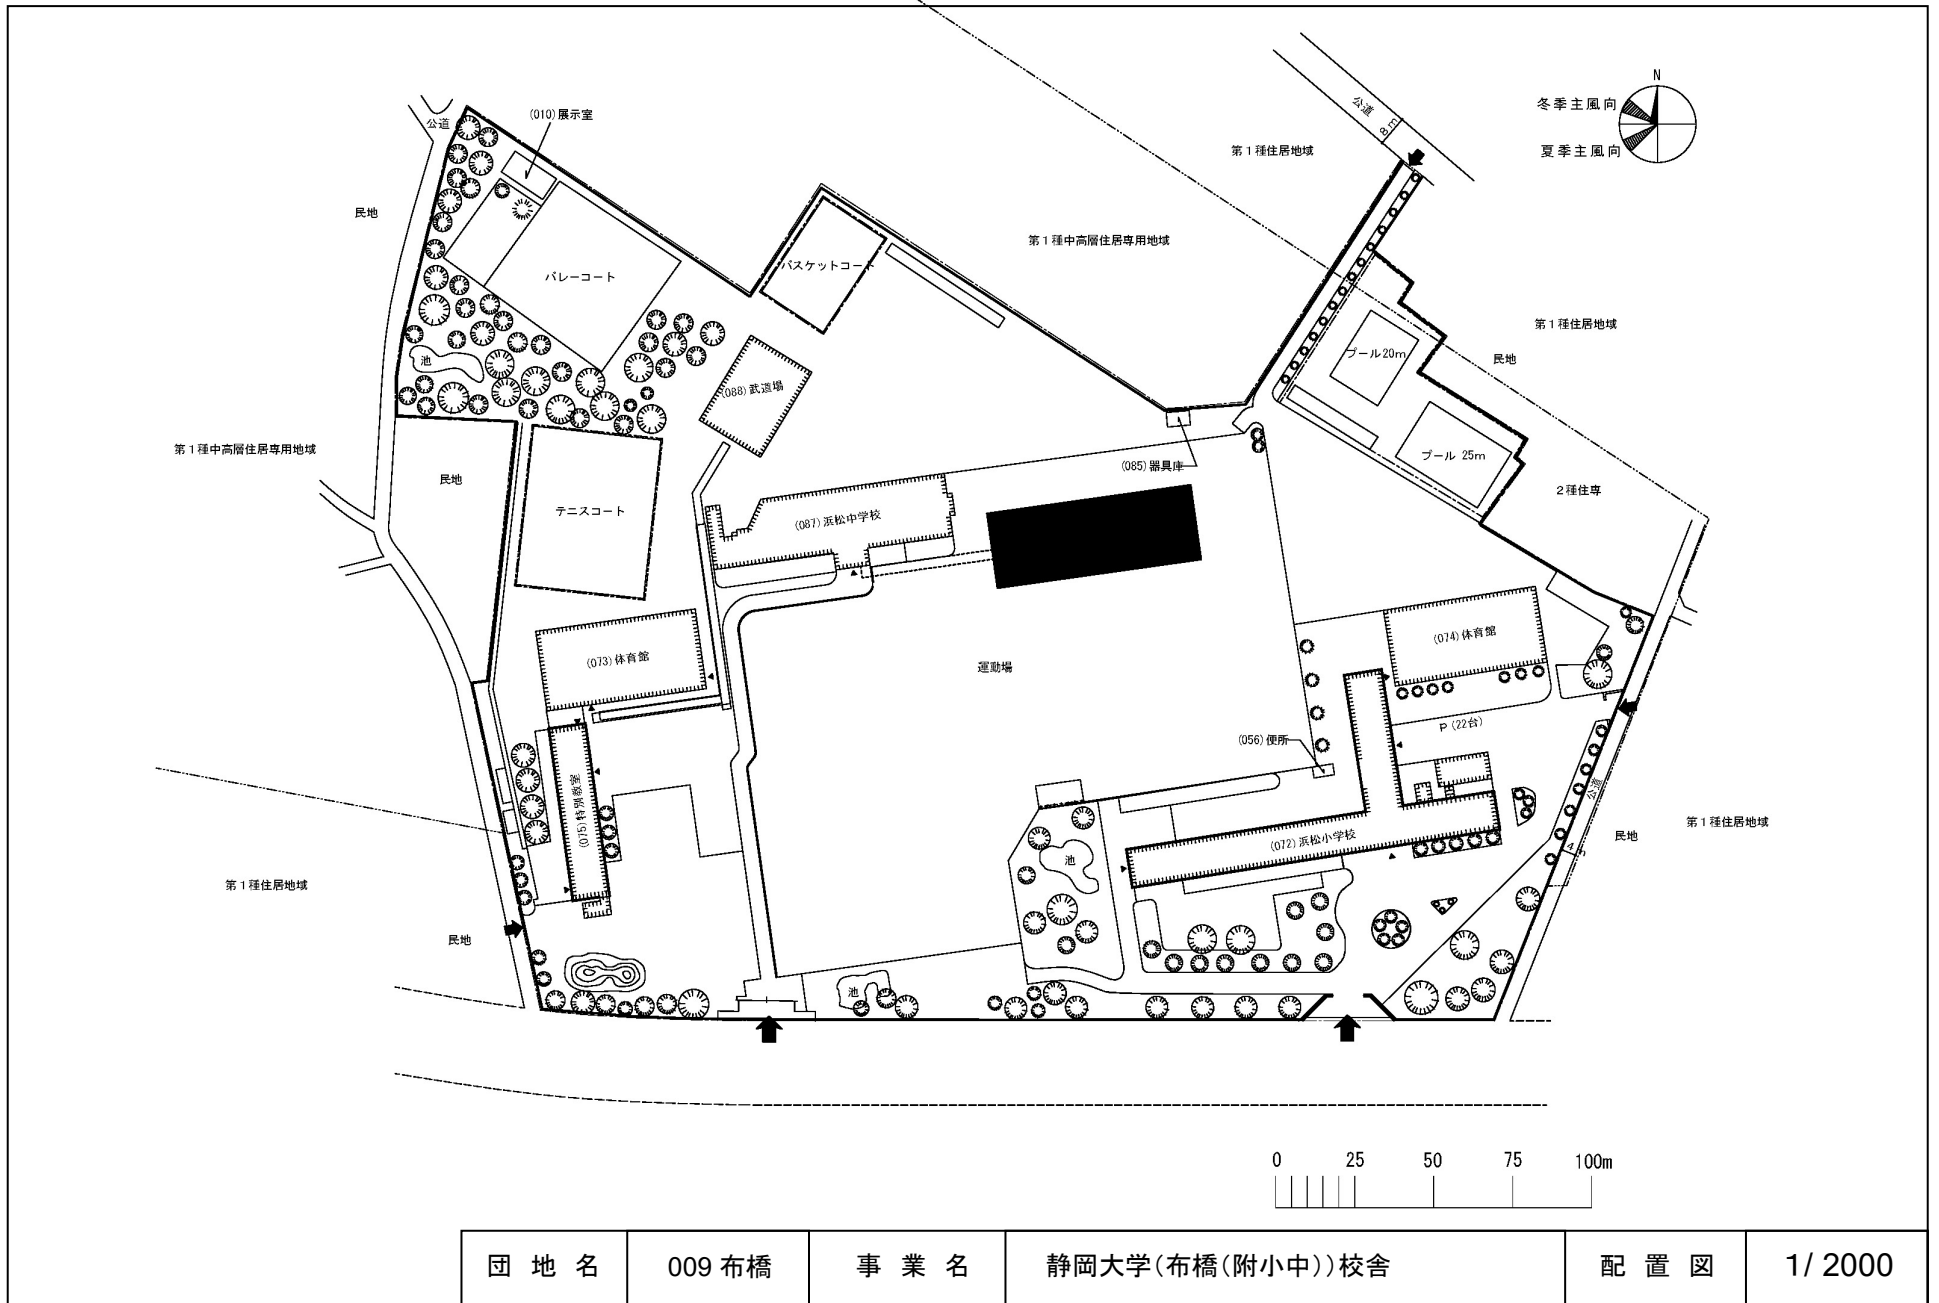

団地名	009 布橋	事業名	静岡大学(布橋(附小中))校舎	配置図	1/2000
-----	--------	-----	-----------------	-----	--------

 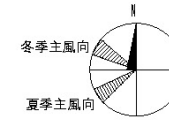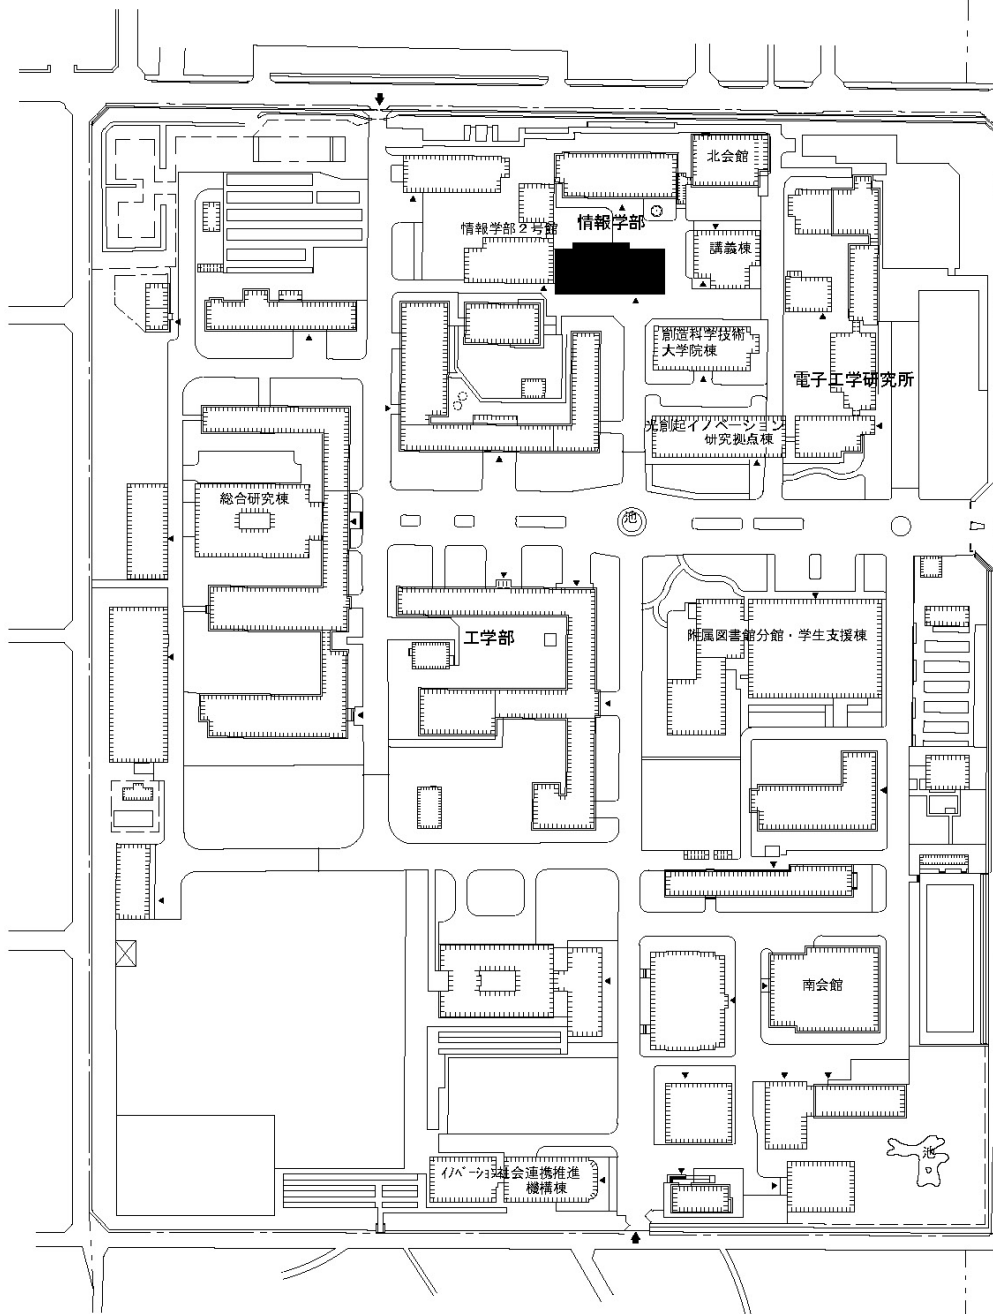


団地名	010 城北	事業名	静岡大学(城北)長寿命化促進事業	配置図	1/2500
-----	--------	-----	------------------	-----	--------

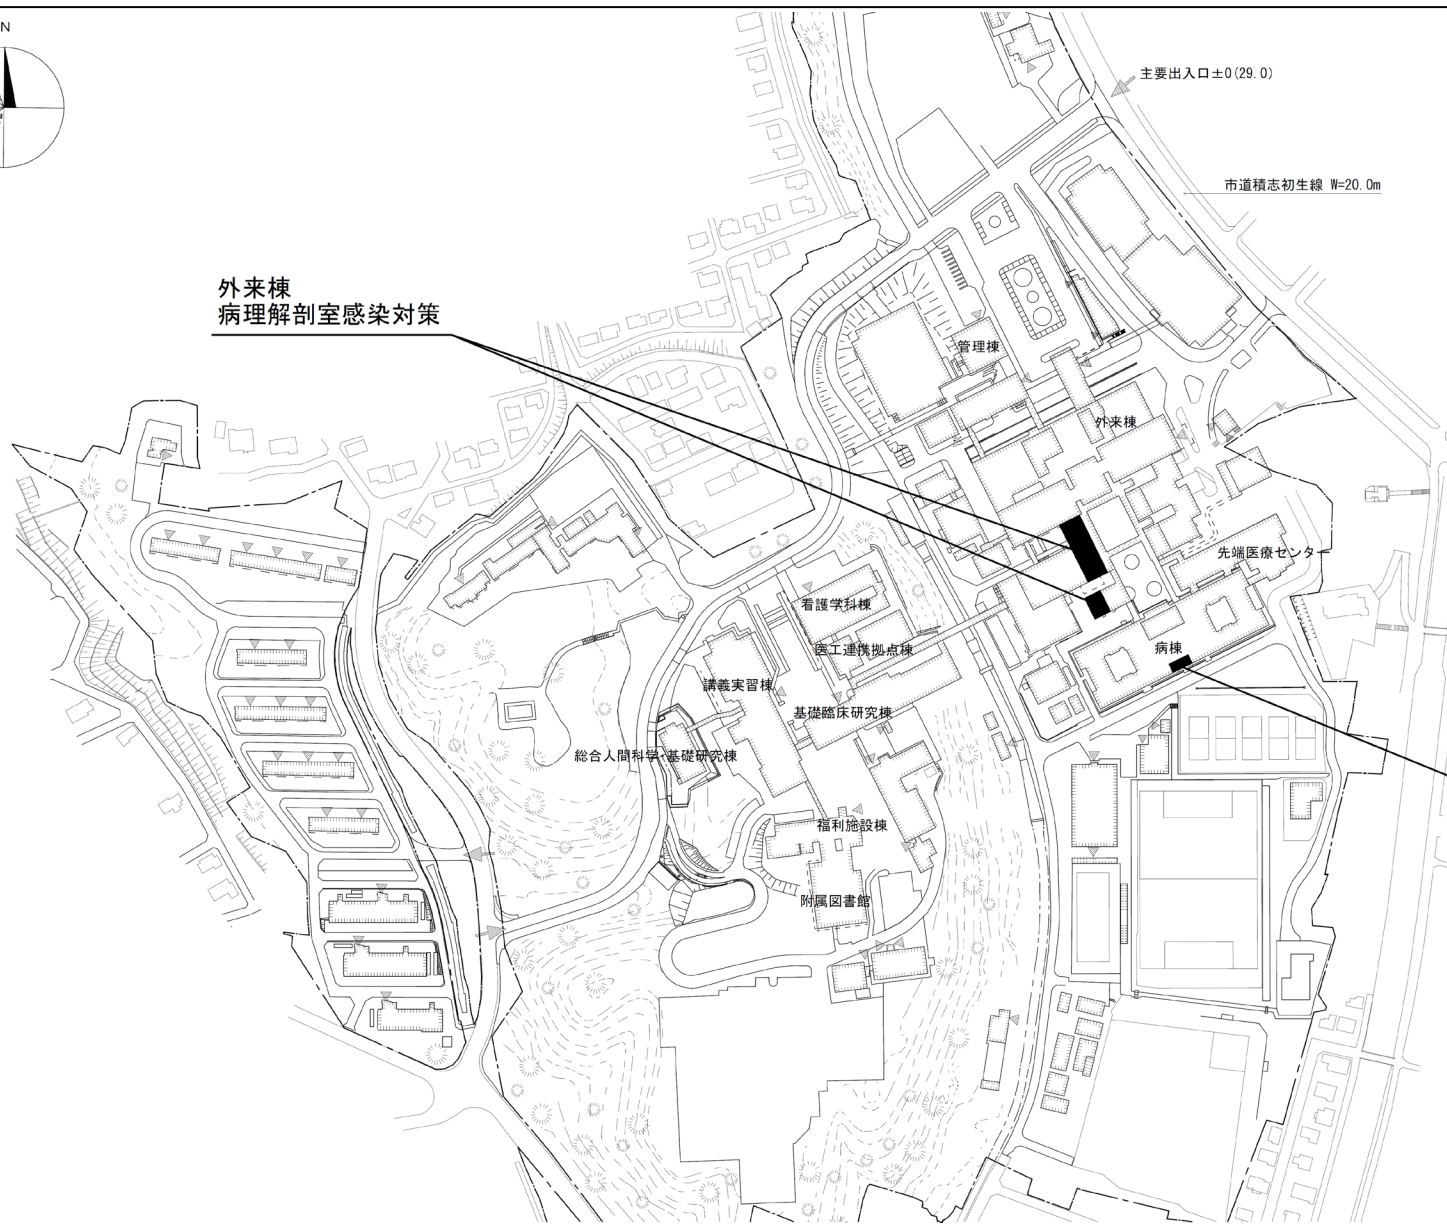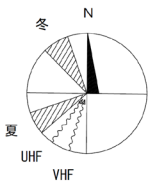

外来棟  
病理解剖室感染対策


病棟  
天井耐震補強

団地名	001 半田	事業名	浜松医科大学(医病)ライフライン再生(空調設備等)	配置図	1/4000
-----	--------	-----	---------------------------	-----	--------

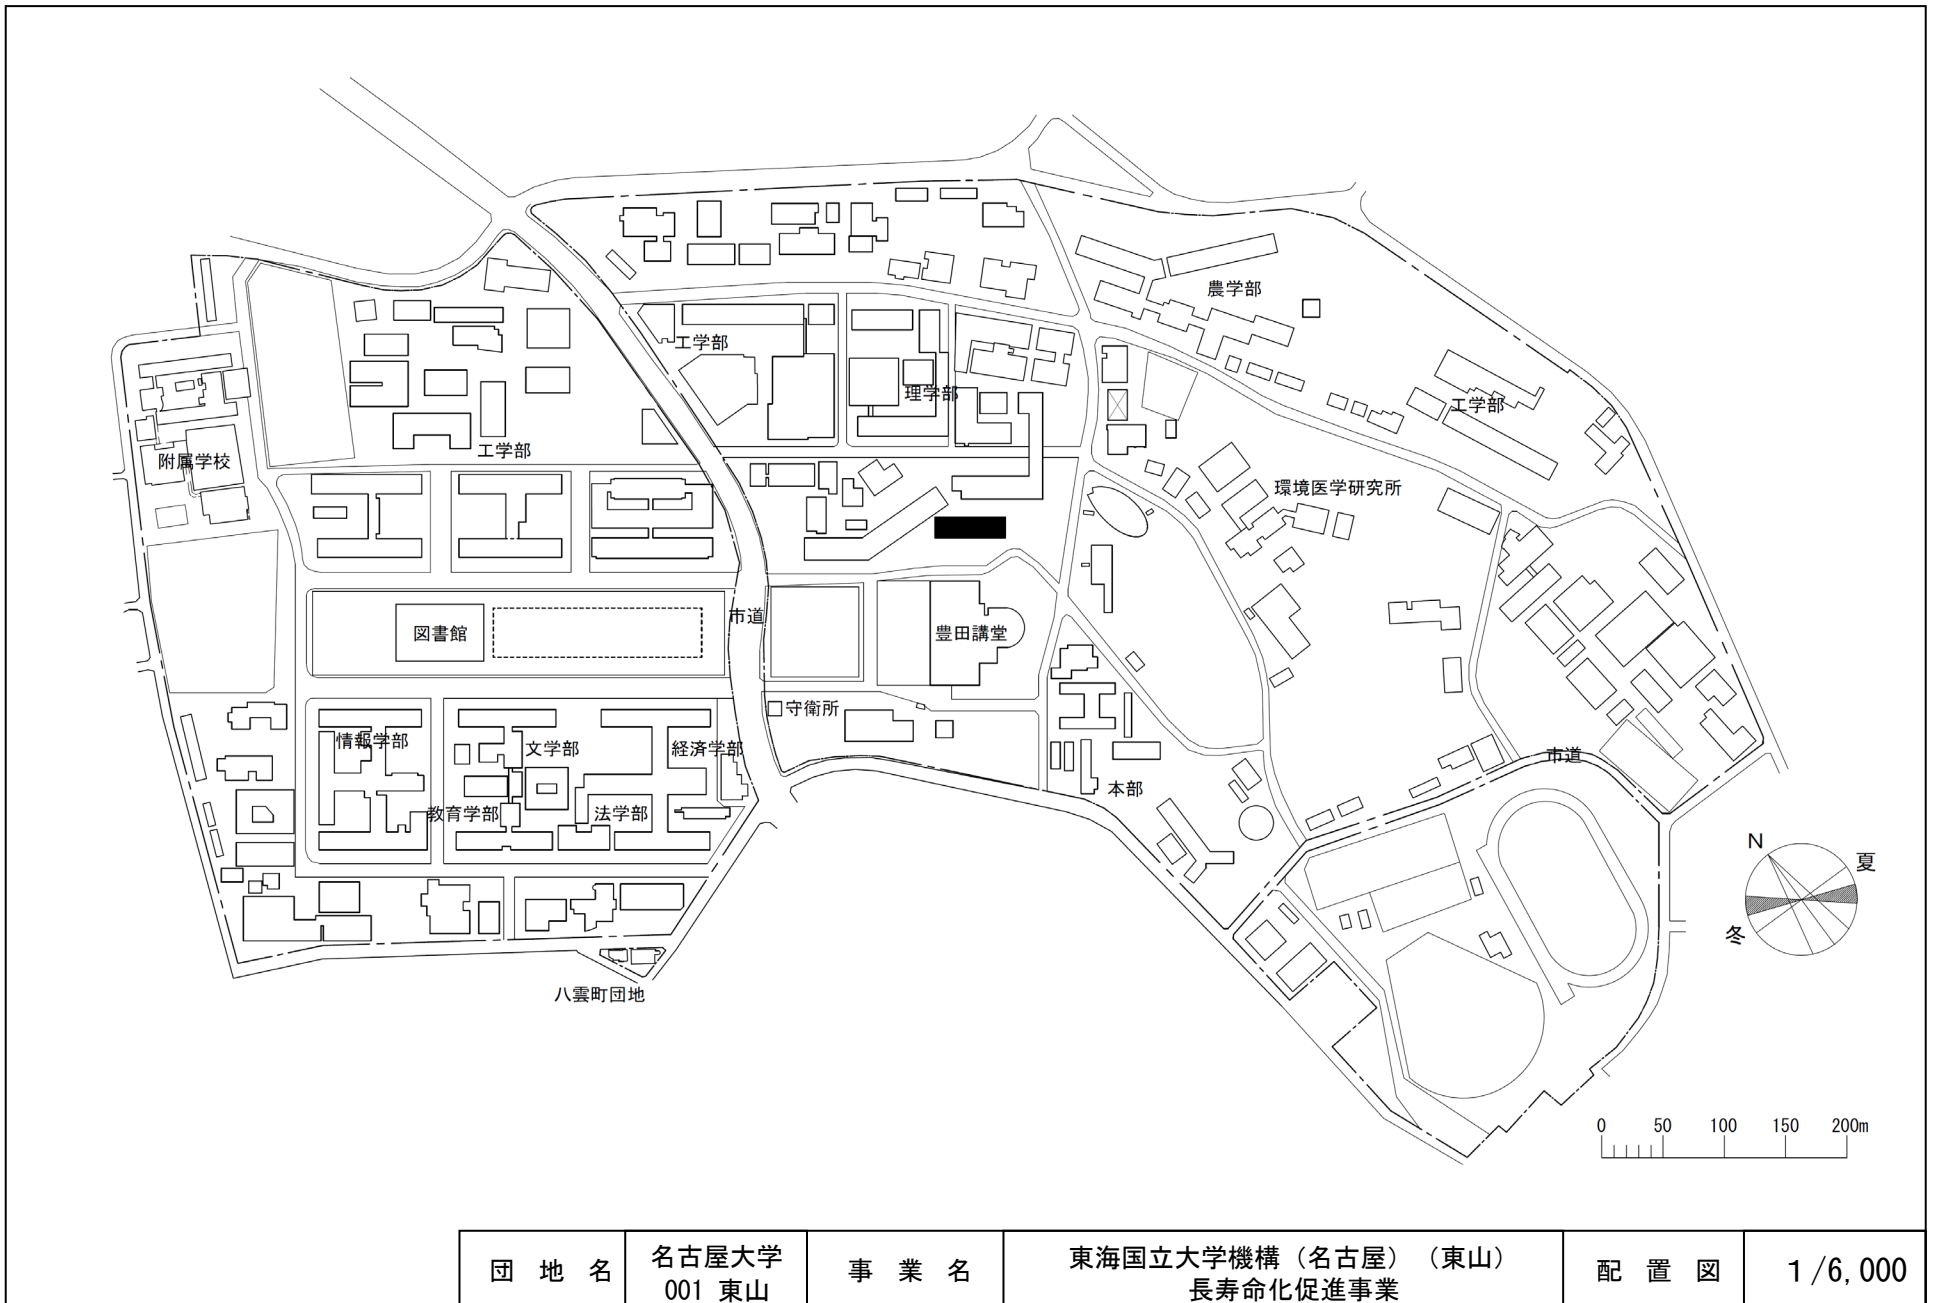

団地名	名古屋大学 001 東山	事業名	東海国立大学機構（名古屋）（東山） 長寿命化促進事業	配置図	1/6,000
-----	-----------------	-----	-------------------------------	-----	---------





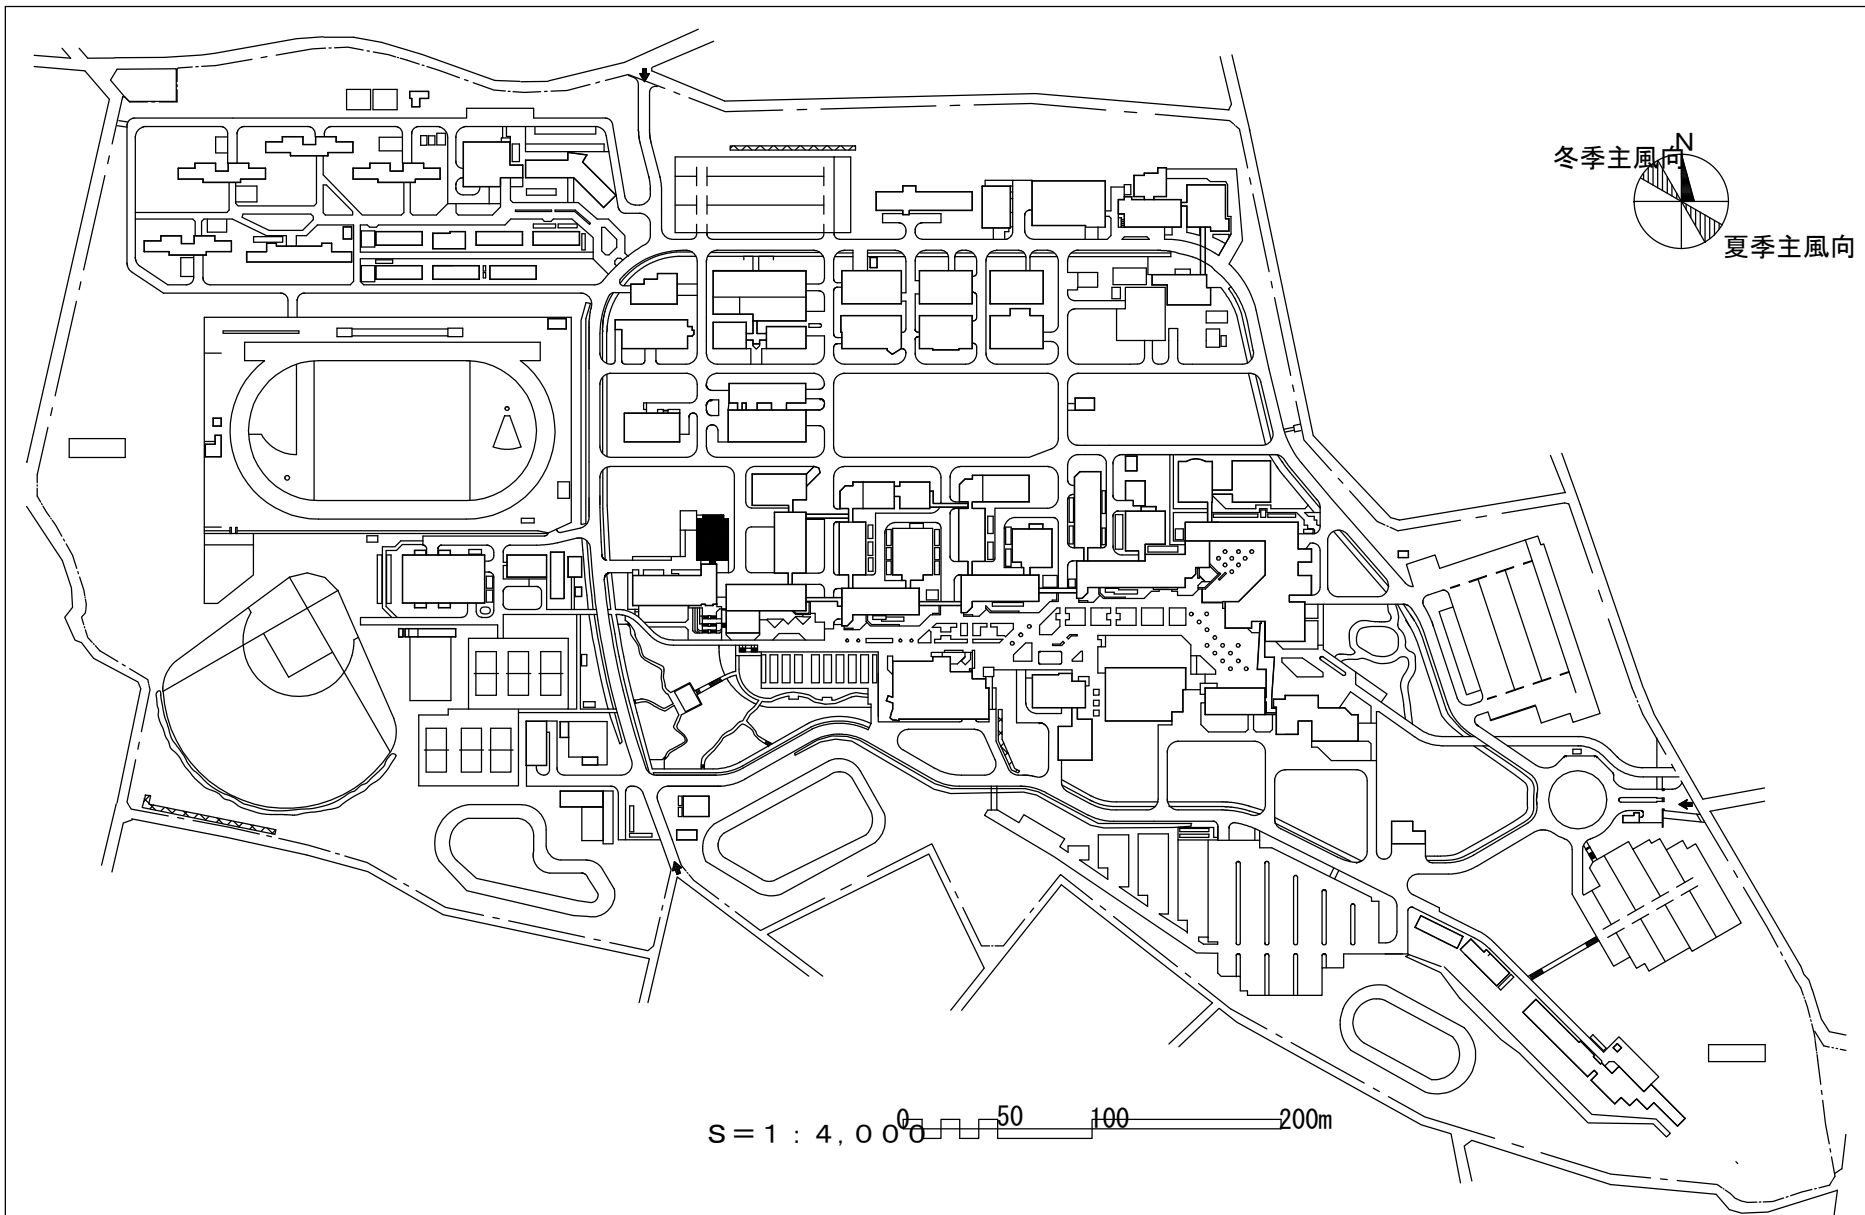

団地名	001 天伯町	事業名	豊橋技術科学大学(天伯町)長寿命化促進事業	配置図	1/4000
-----	---------	-----	-----------------------	-----	--------



団地名	001 上浜	事業名	三重大学（上浜他）長寿命化促進事業（1/2）	配置図	1/6000
-----	--------	-----	------------------------	-----	--------

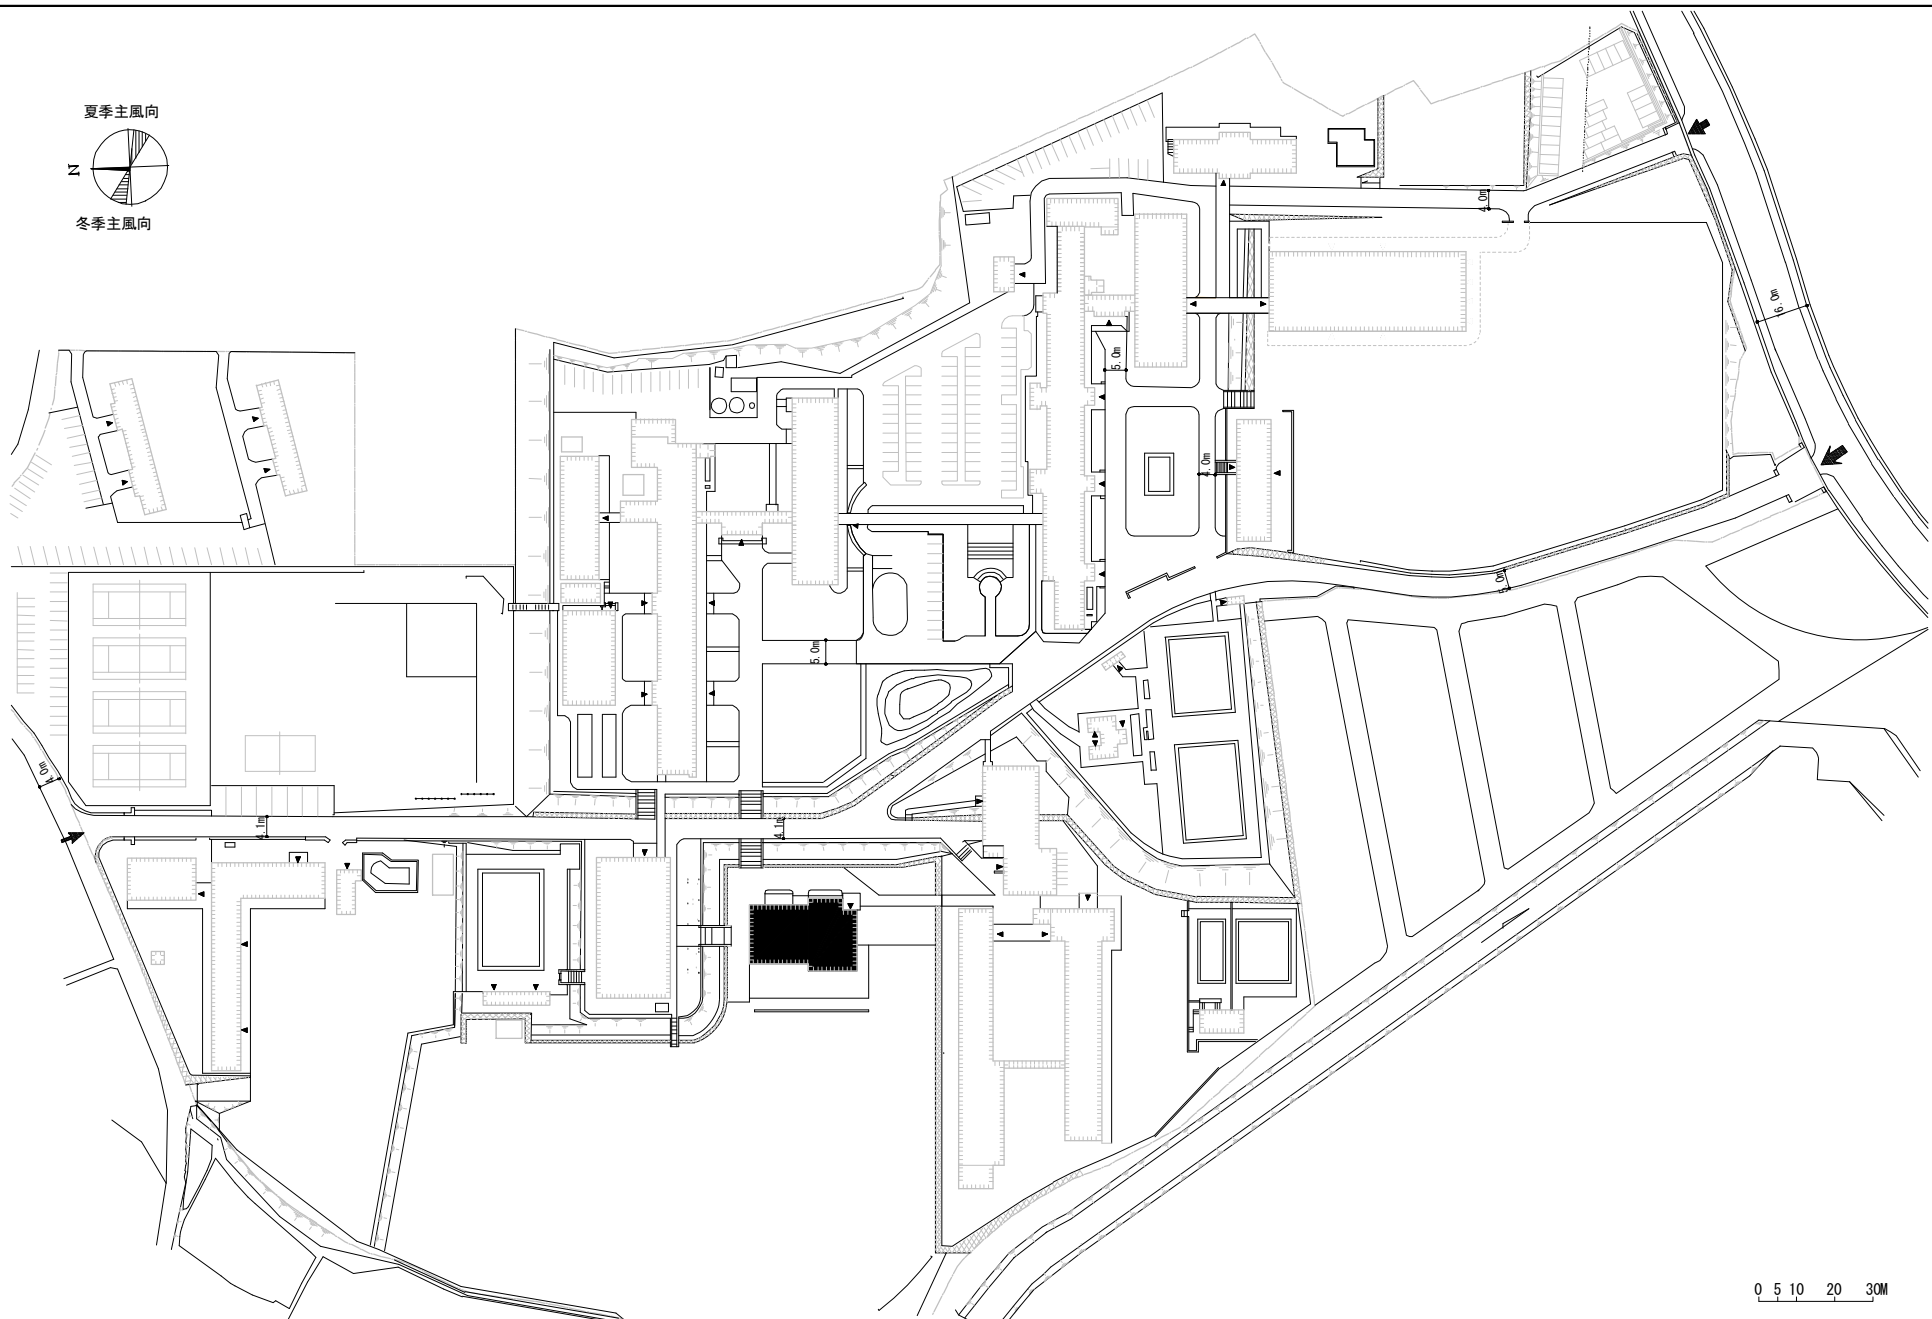 


団地名	006 観音寺	事業名	三重大学（上浜他）長寿命化促進事業（2/2）	配置図	1/2000
-----	---------	-----	------------------------	-----	--------




給排水設備の設置範囲





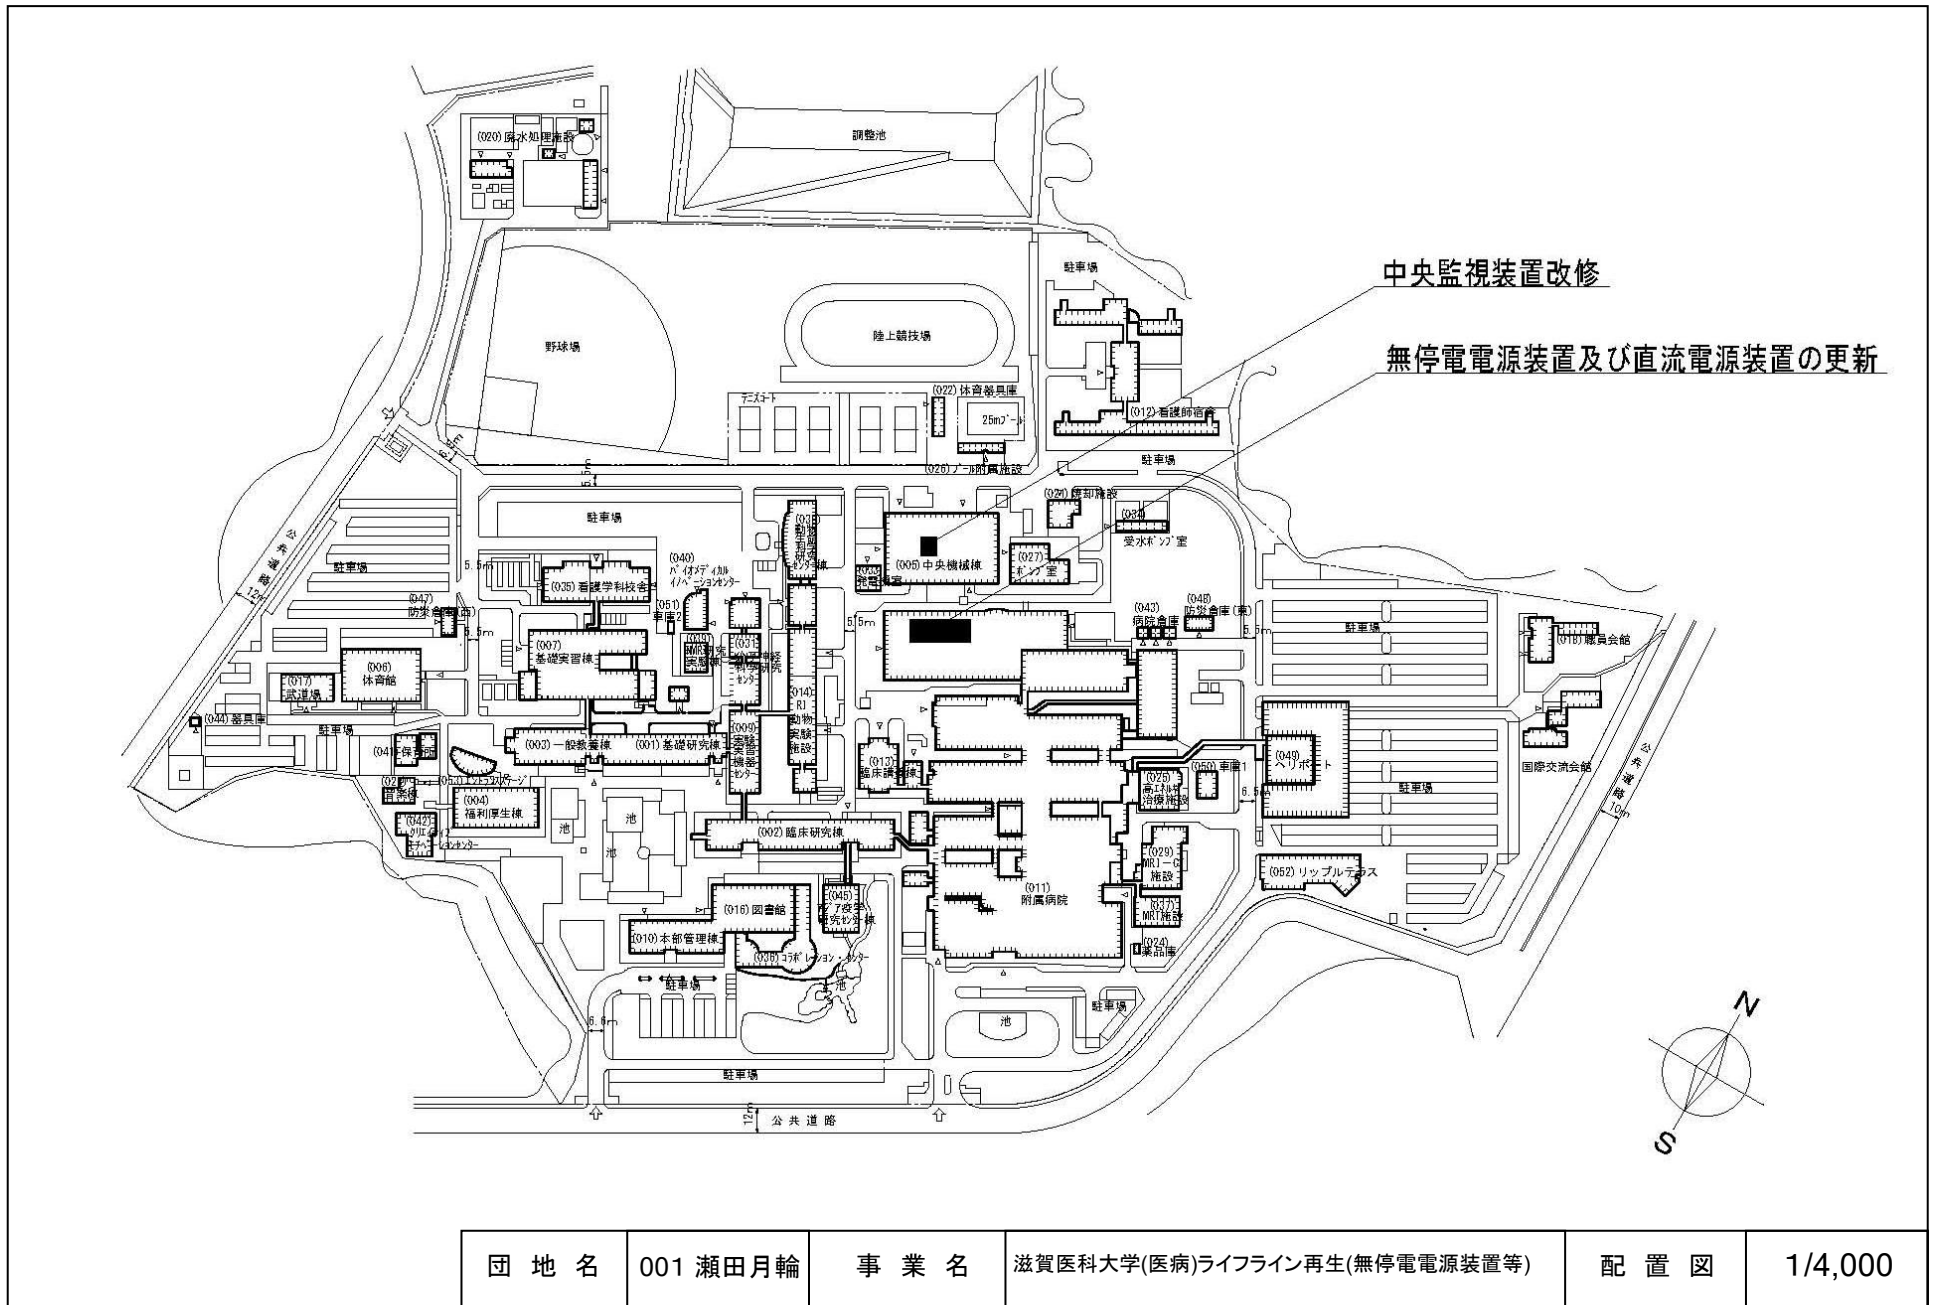

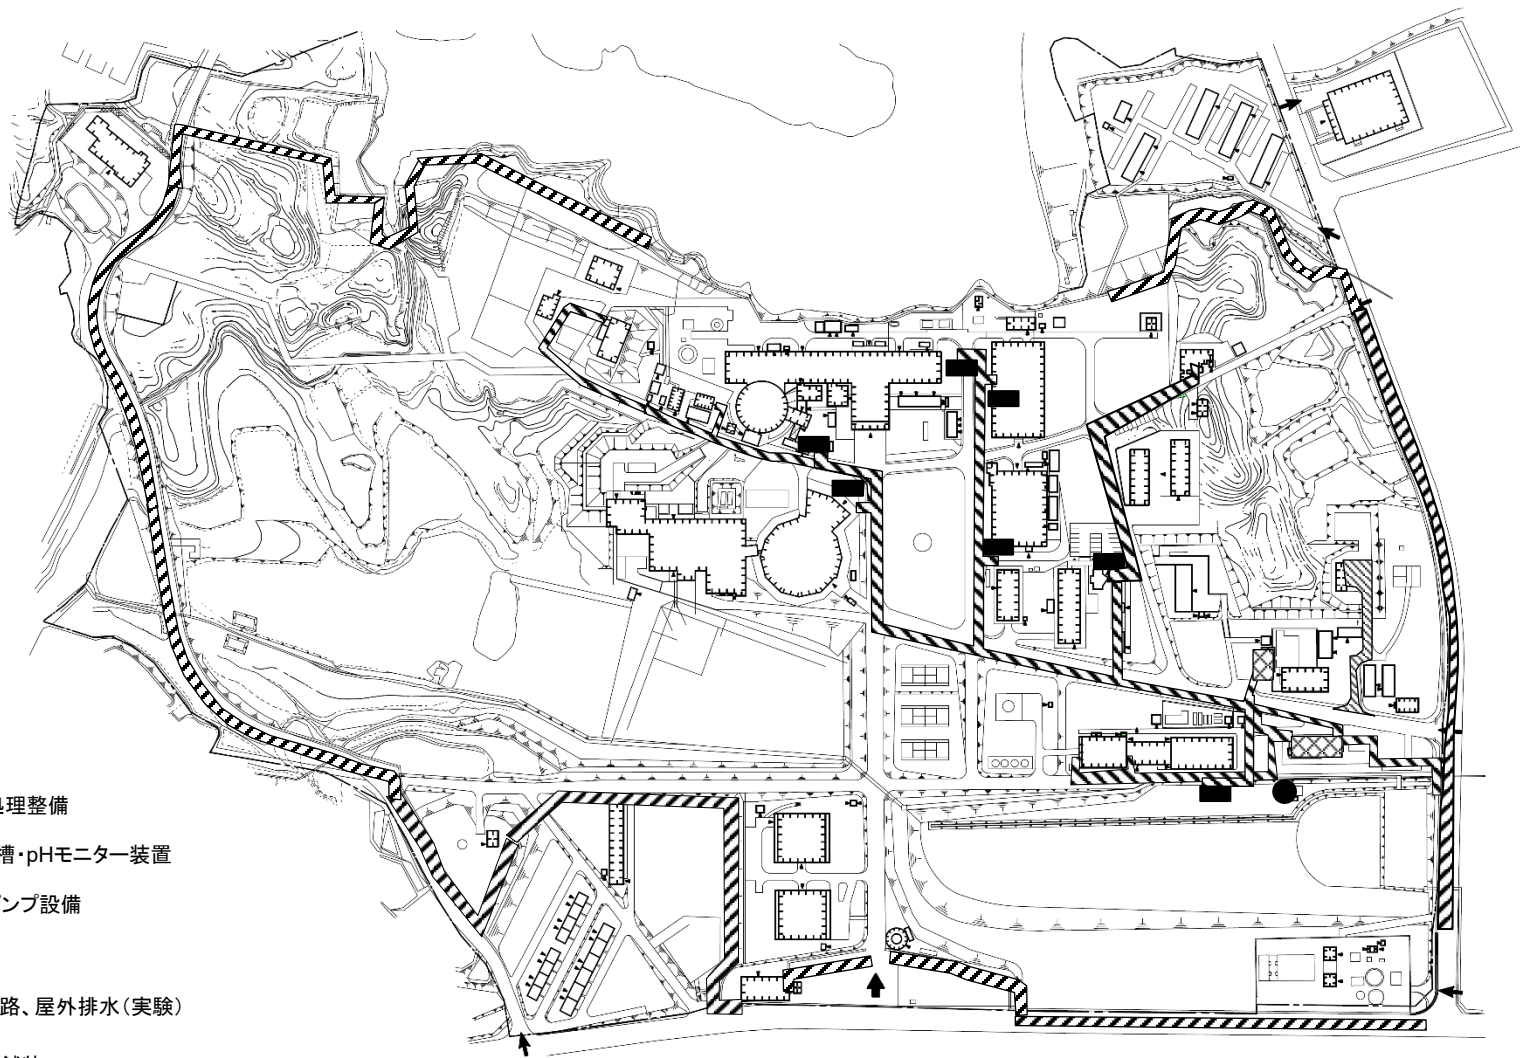

団地名	001上浜	事業名	三重大学(医病)ライフライン再生(給排水設備)	配置図	1/6000
-----	-------	-----	-------------------------	-----	--------




団地名	001 瀬田月輪	事業名	滋賀医科大学(医病)ライフライン再生(無停電電源装置等)	配置図	1/4,000
-----	----------	-----	------------------------------	-----	---------




-  実験排水処理整備
-  pHモニター槽・pHモニター装置
-  実験排水ポンプ設備
-  囲障
-  屋外通信線路、屋外排水(実験)
-  アスファルト舗装

0 10 25 50 100M

団地名	038 熊取	事業名	京都大学(熊取)ライフライン再生 (放射線施設防犯設備等)	配置図	1/4,000
-----	--------	-----	----------------------------------	-----	---------

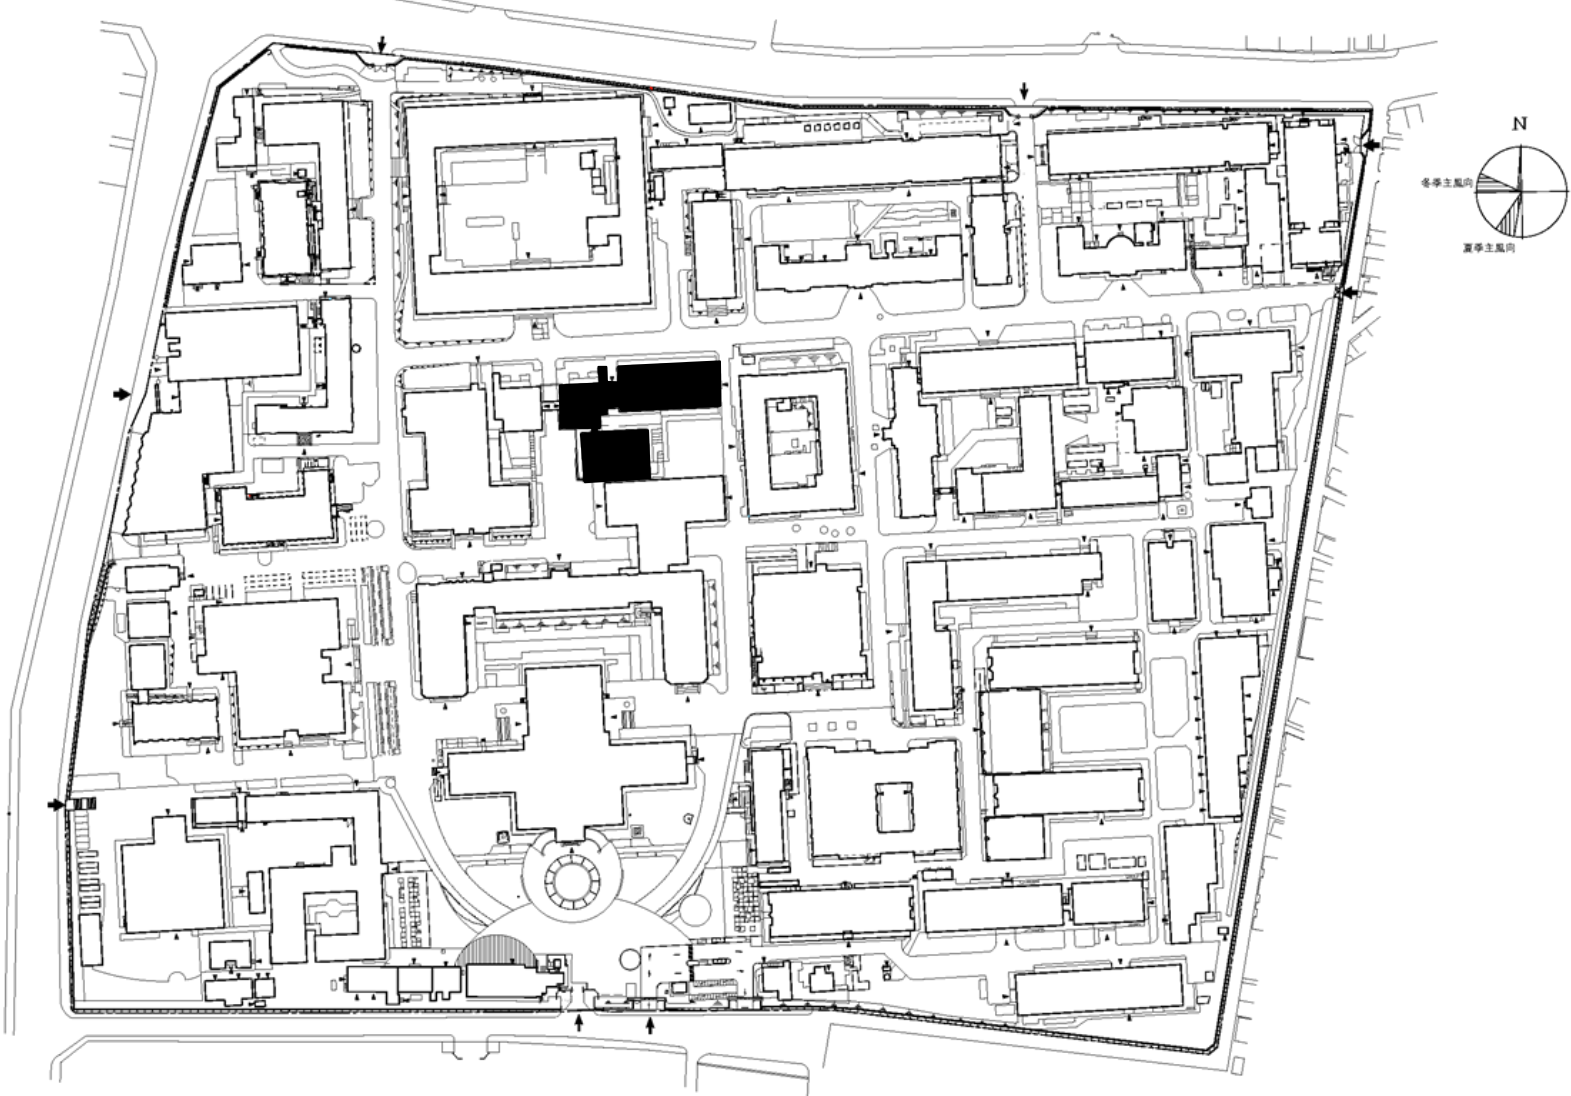


団地名	001 吉田	事業名	京都大学（吉田）長寿命化促進事業	配置図	1/3,000
-----	--------	-----	------------------	-----	---------

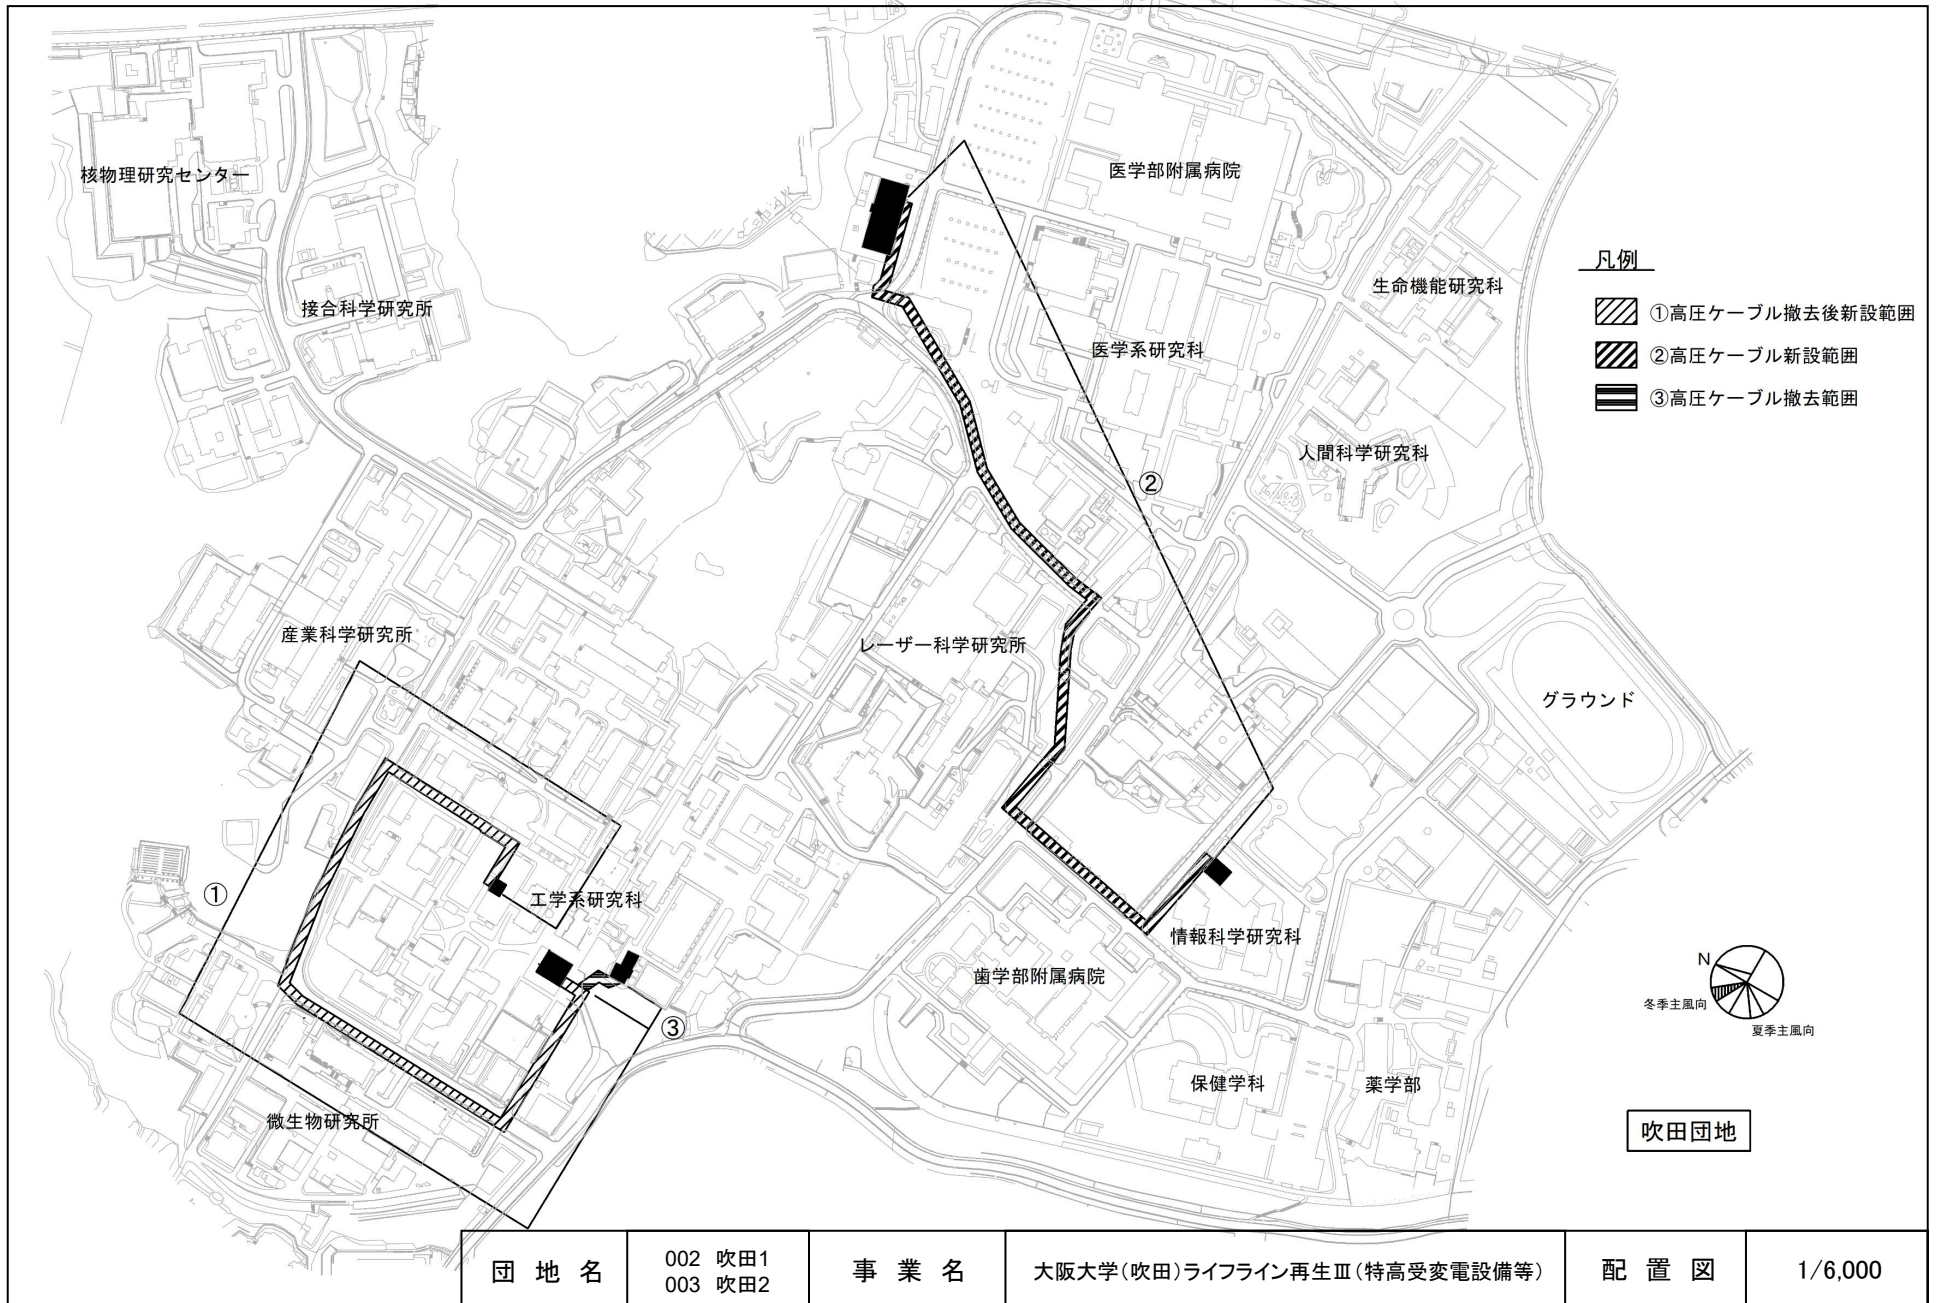


団地名	002 吹田1 003 吹田2	事業名	大阪大学(吹田)ライフライン再生Ⅲ(特高受変電設備等)	配置図	1/6,000
-----	--------------------	-----	-----------------------------	-----	---------




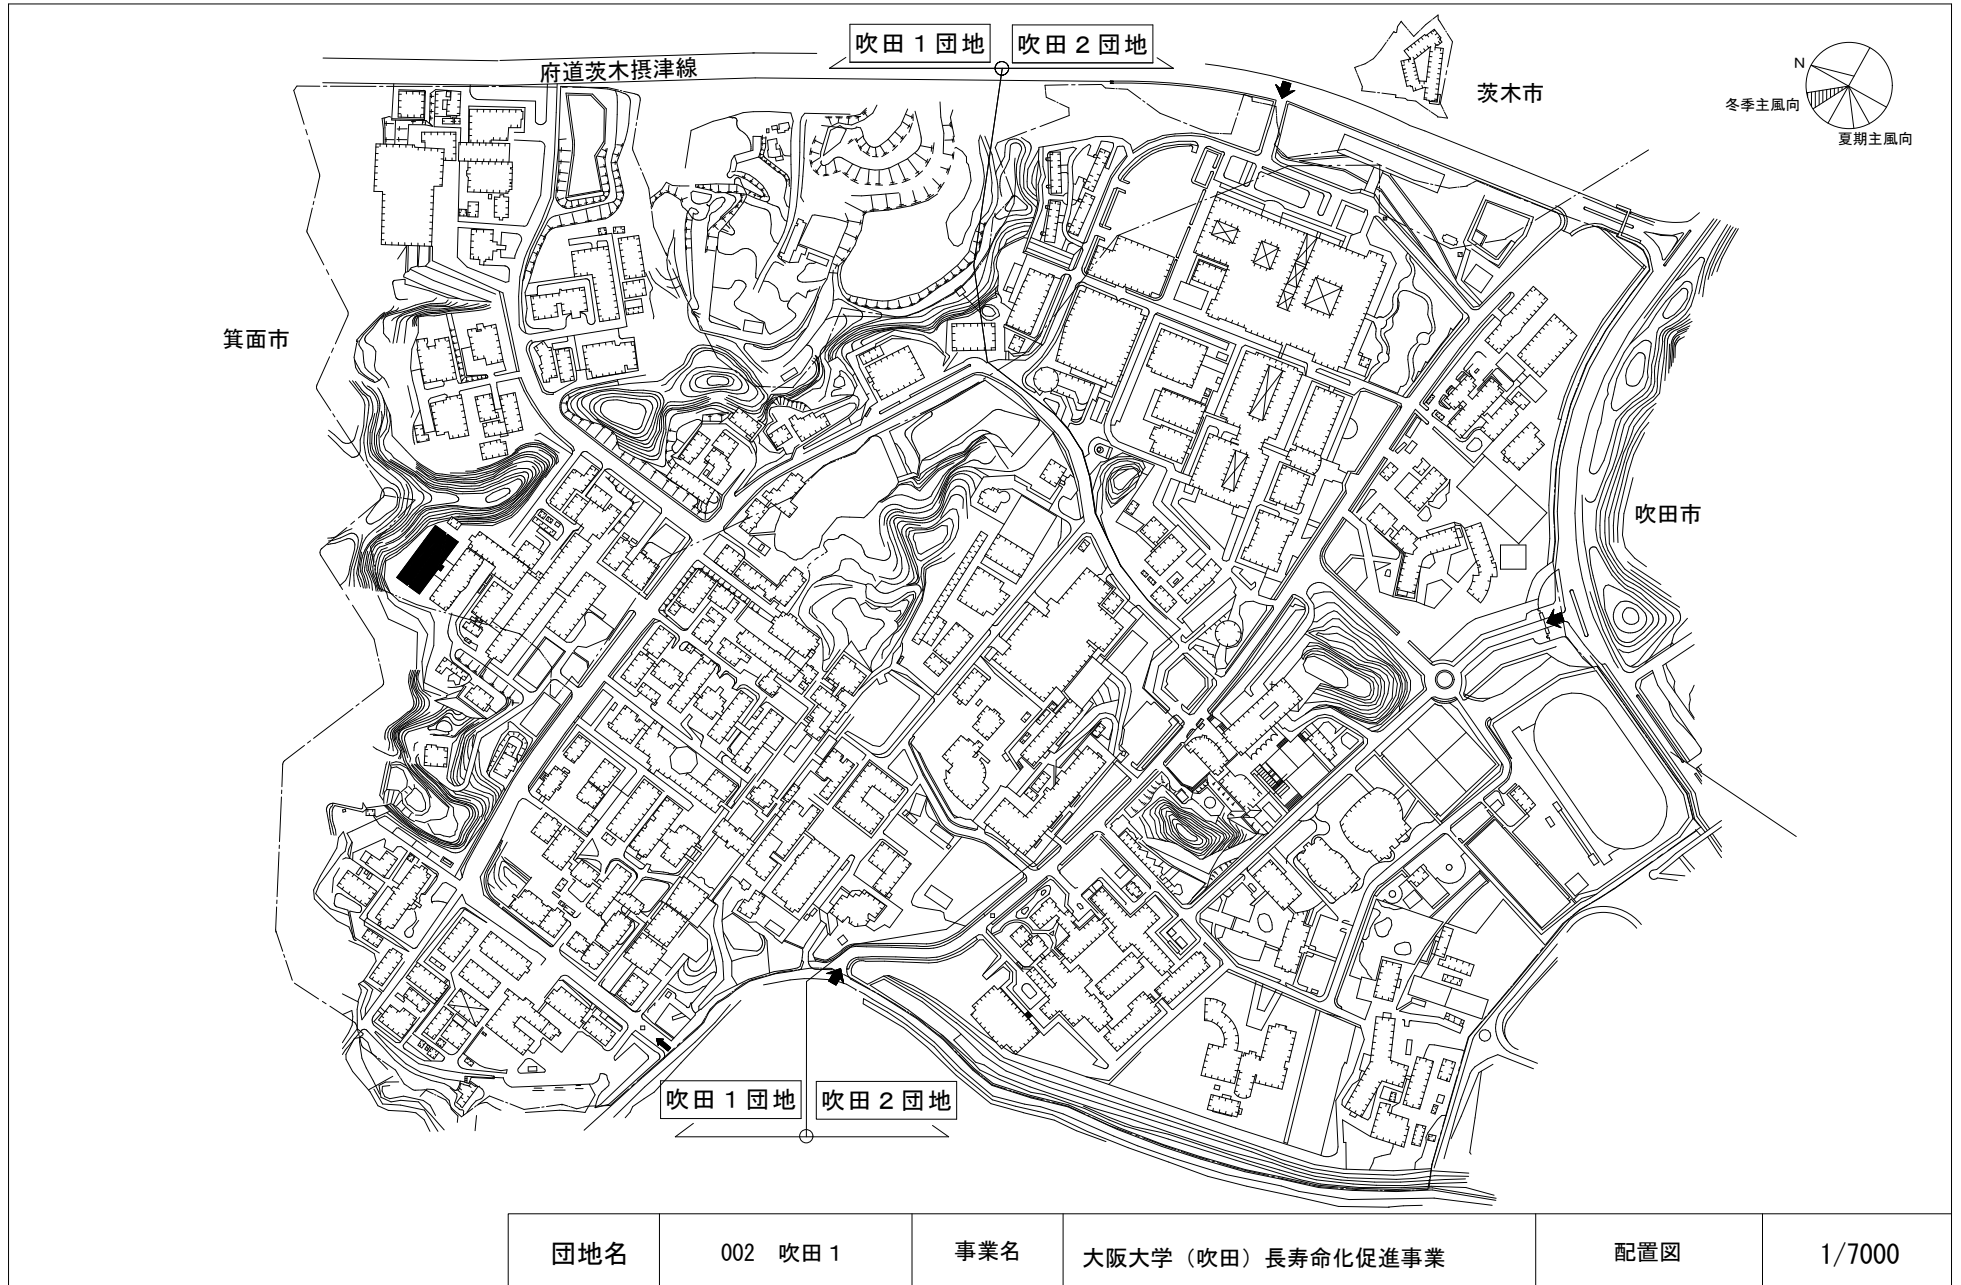

団地名	002 吹田 1	事業名	大阪大学（吹田）長寿命化促進事業	配置図	1/7000
-----	----------	-----	------------------	-----	--------

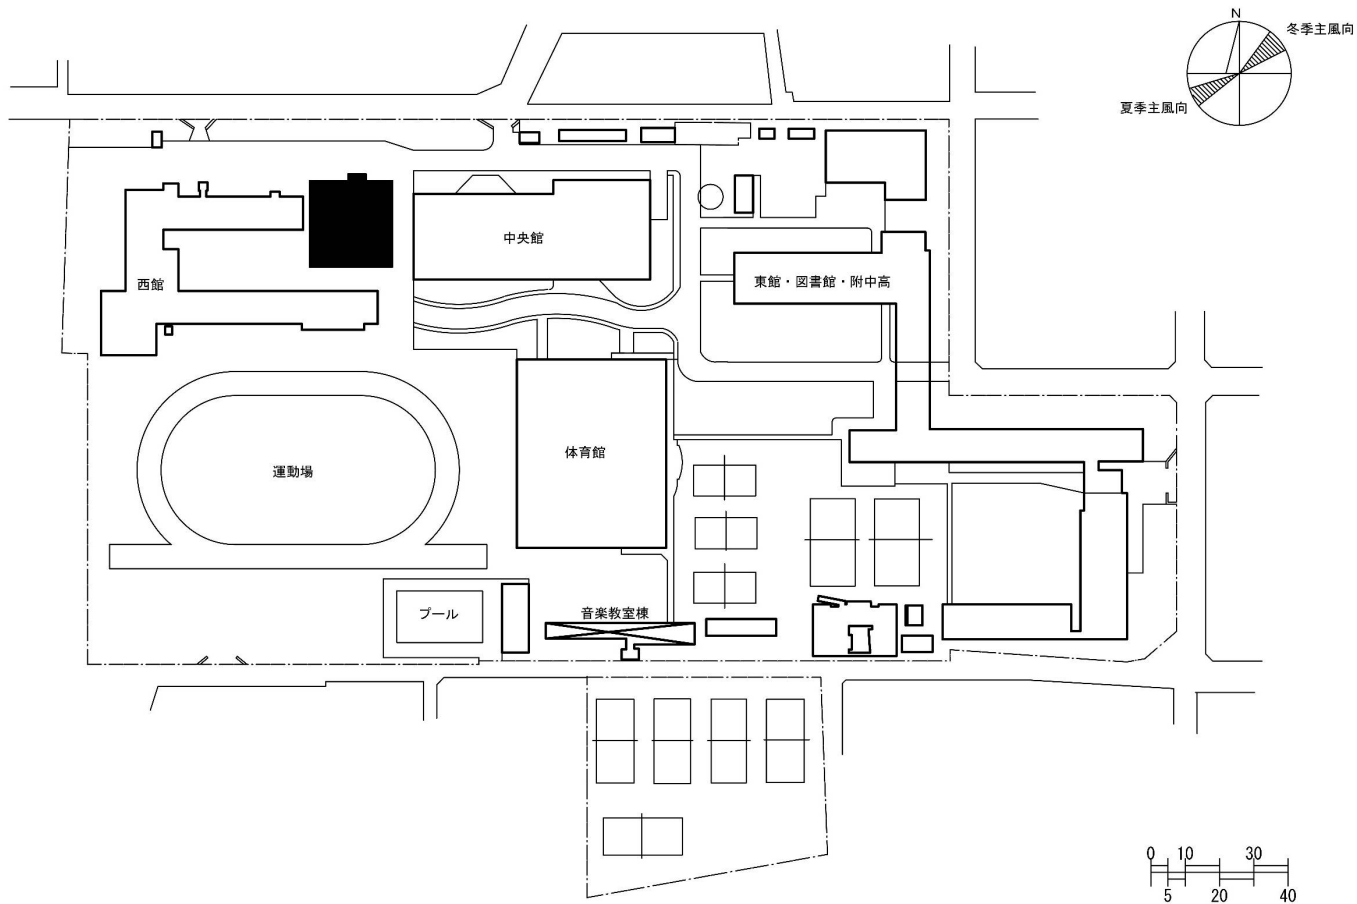


団地名	001南河堀町	事業名	大阪教育大学(南河堀町)共創環境形成拠点施設	配置図	1/2000
-----	---------	-----	------------------------	-----	--------

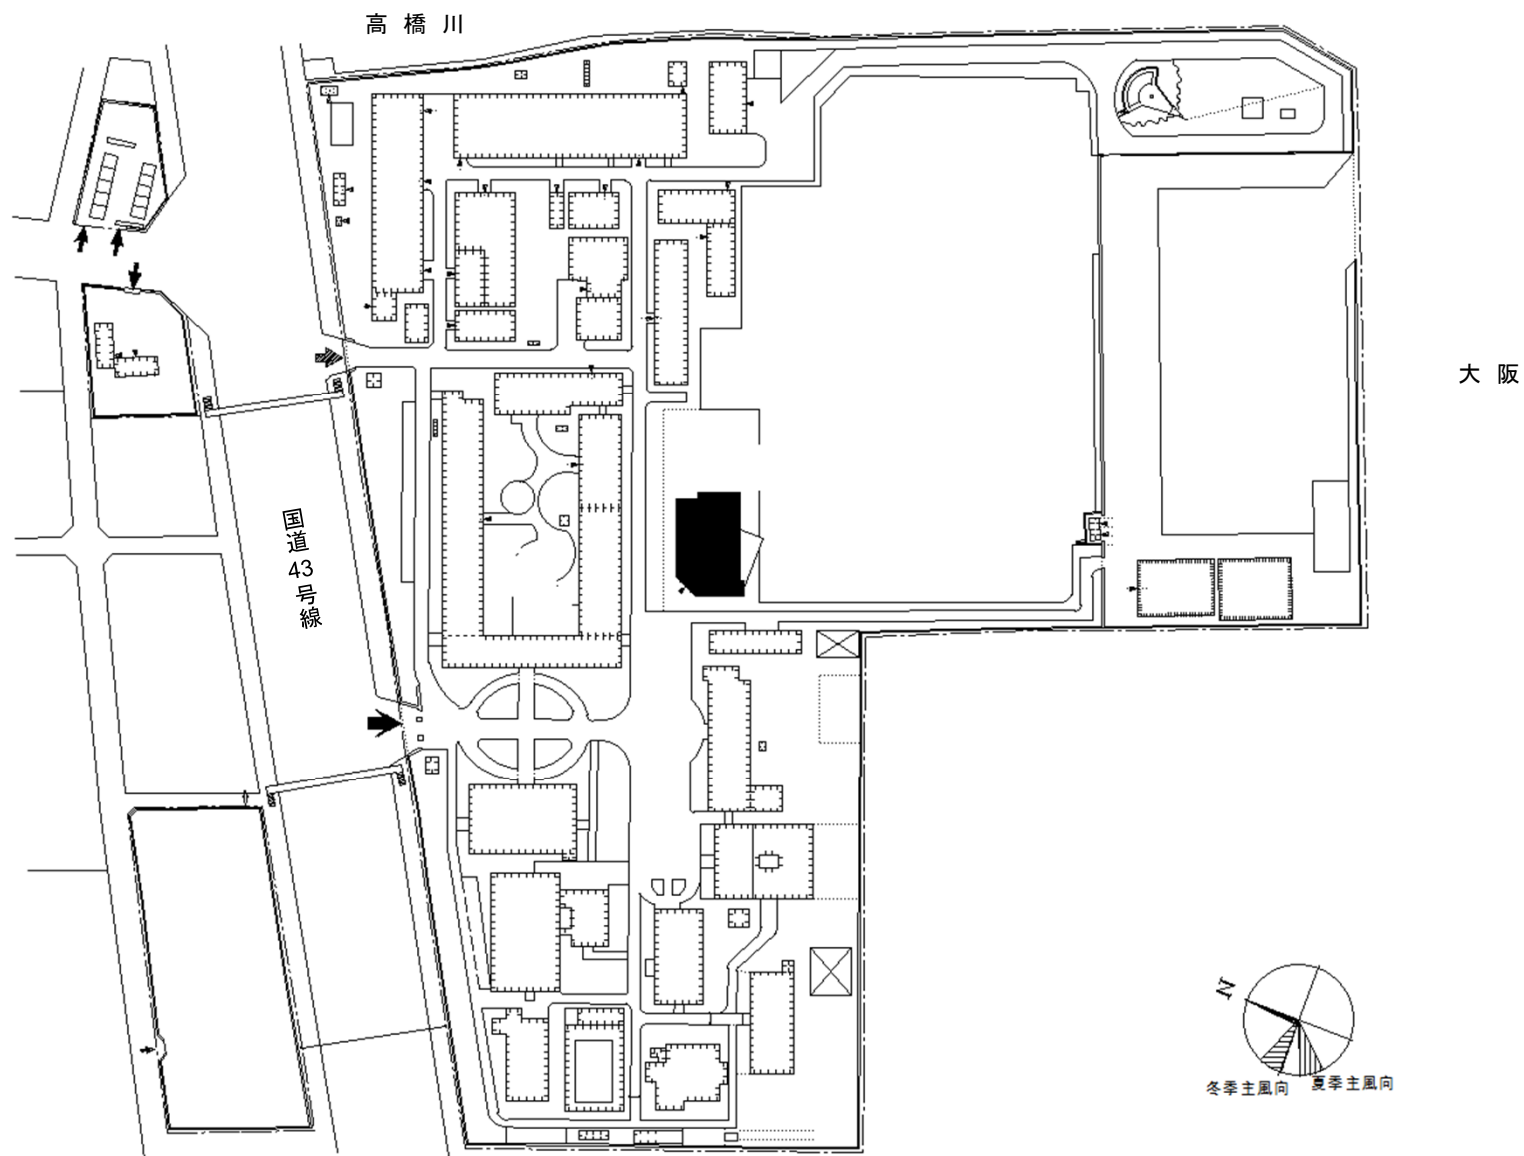


団地名	040 深江	事業名	神戸大学（深江）長寿命化促進事業	配置図	1/3,000
-----	--------	-----	------------------	-----	---------

熱源設備等更新



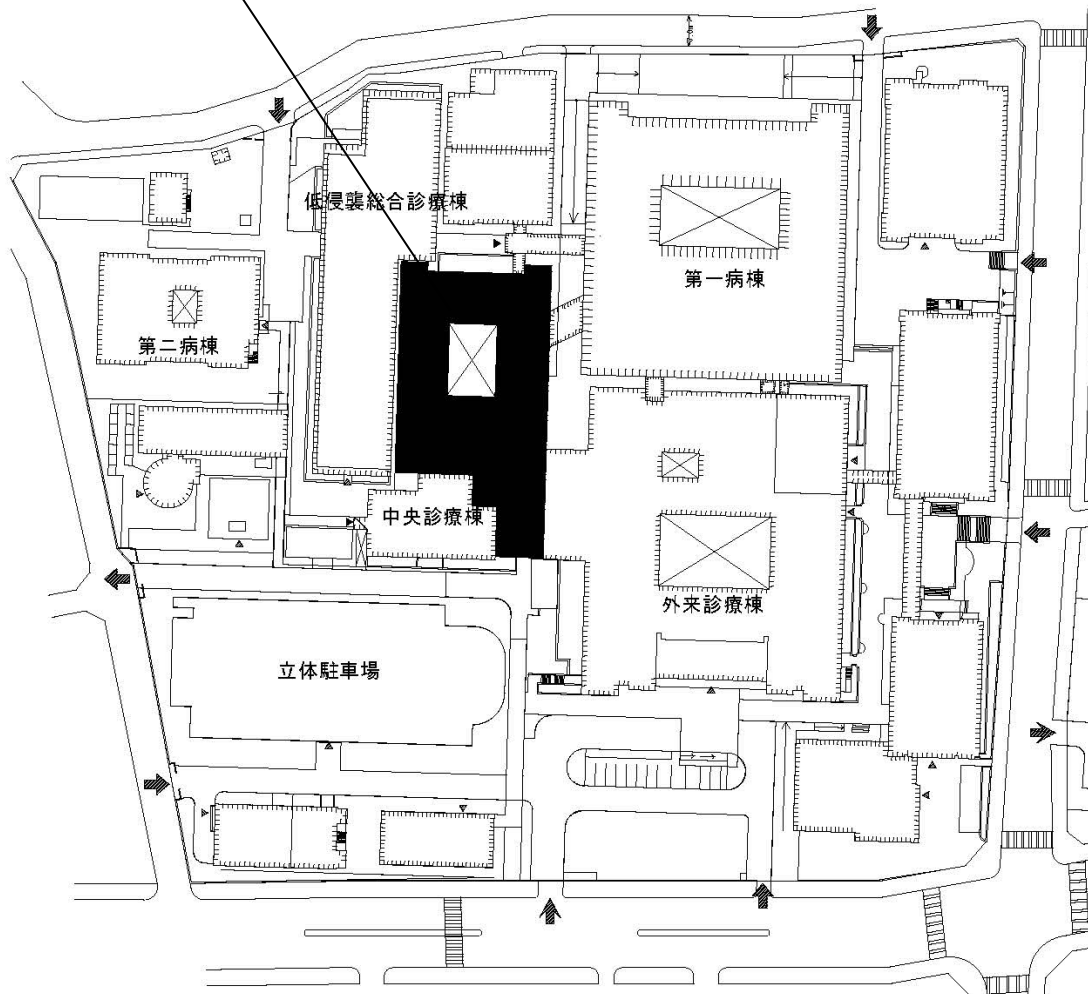


団地名	007 楠	事業名	神戸大学(医病)ライフライン再生(空調設備等)	配置図	1/2,000
-----	-------	-----	-------------------------	-----	---------



無停電電源設備更新

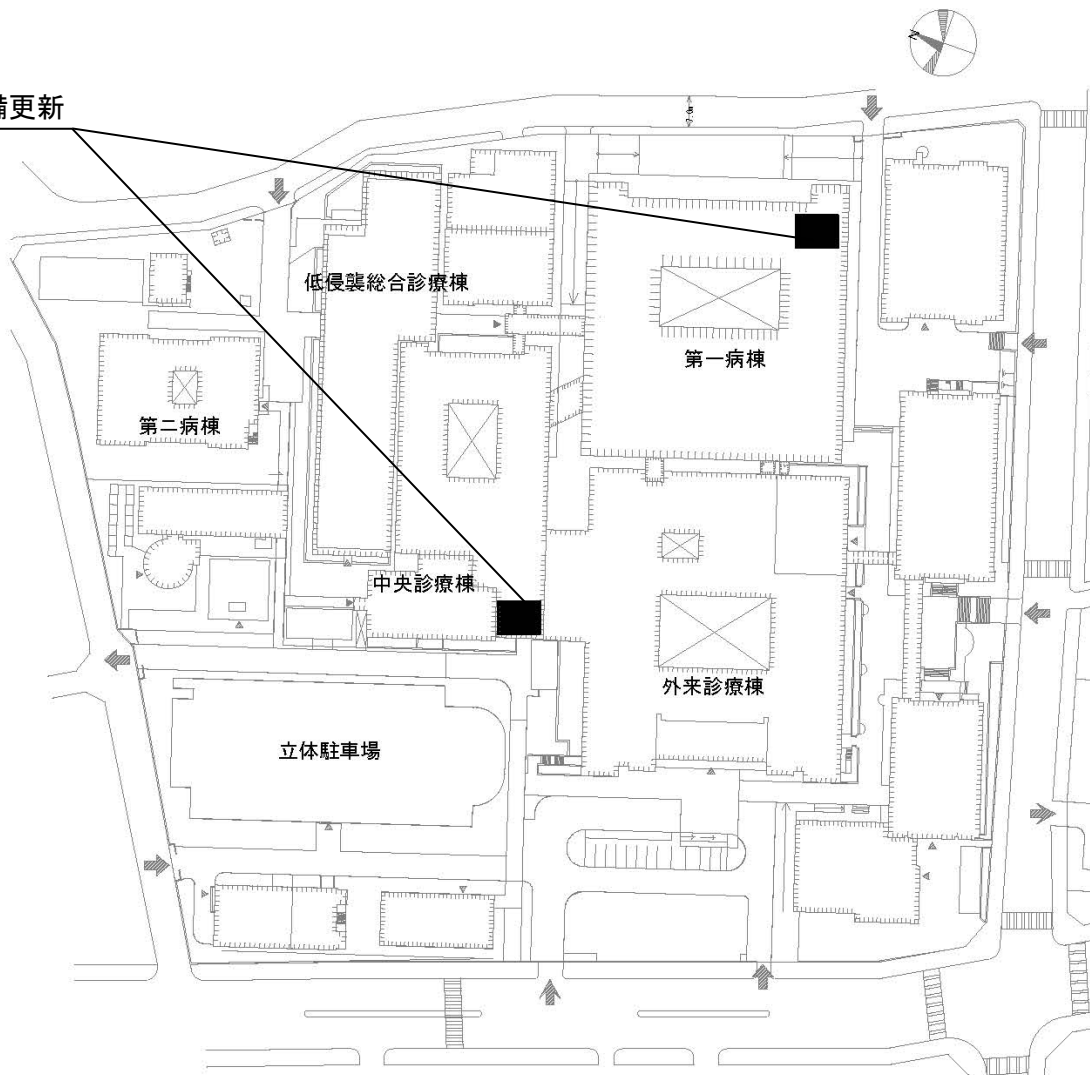


団地名	007 楠	事業名	神戸大学(医病)ライフライン再生(無停電電源設備)	配置図	1/2,000
-----	-------	-----	---------------------------	-----	---------

 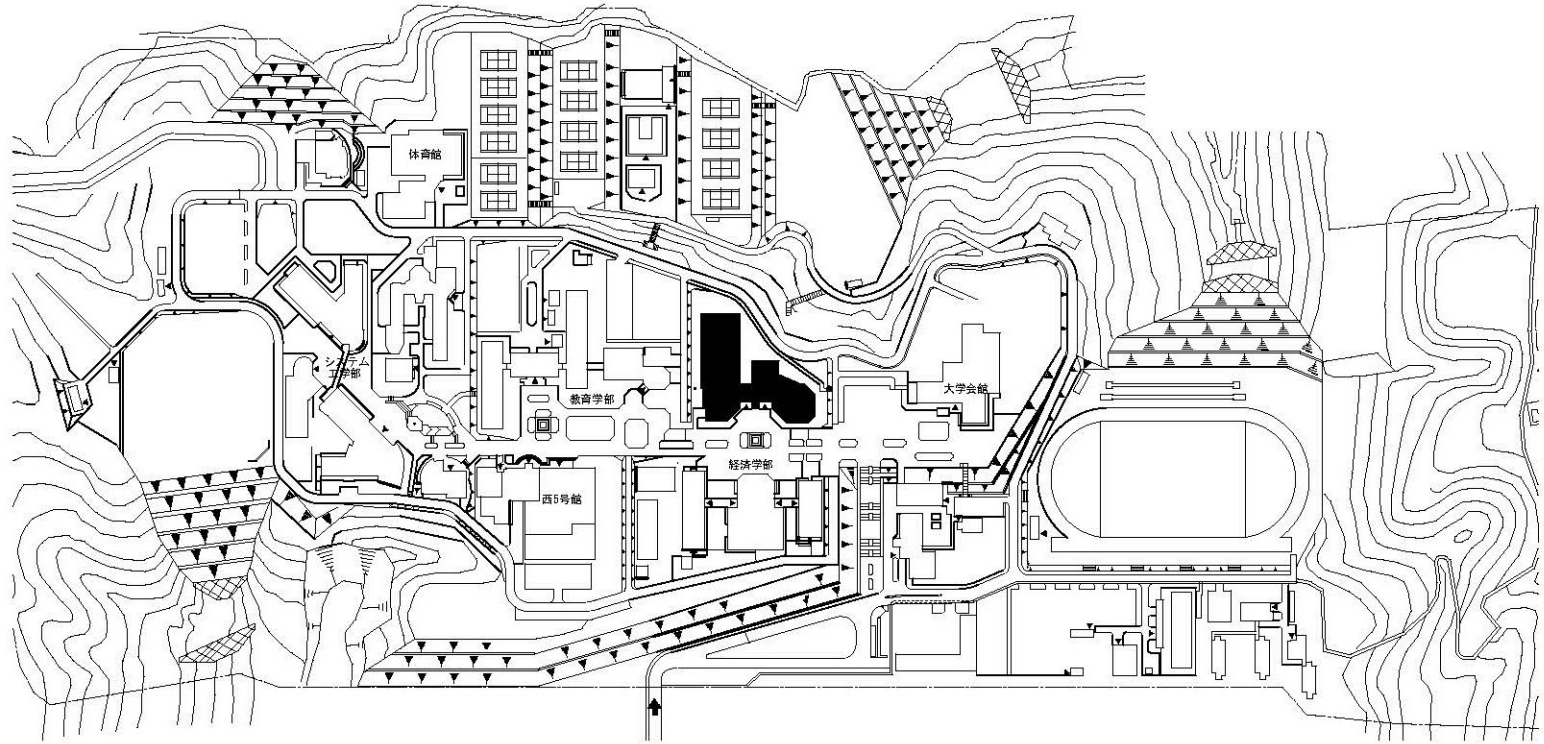 

団地名	010 栄谷	事業名	和歌山大学(栄谷)講義棟改修	配置図	1/5,000
-----	--------	-----	----------------	-----	---------


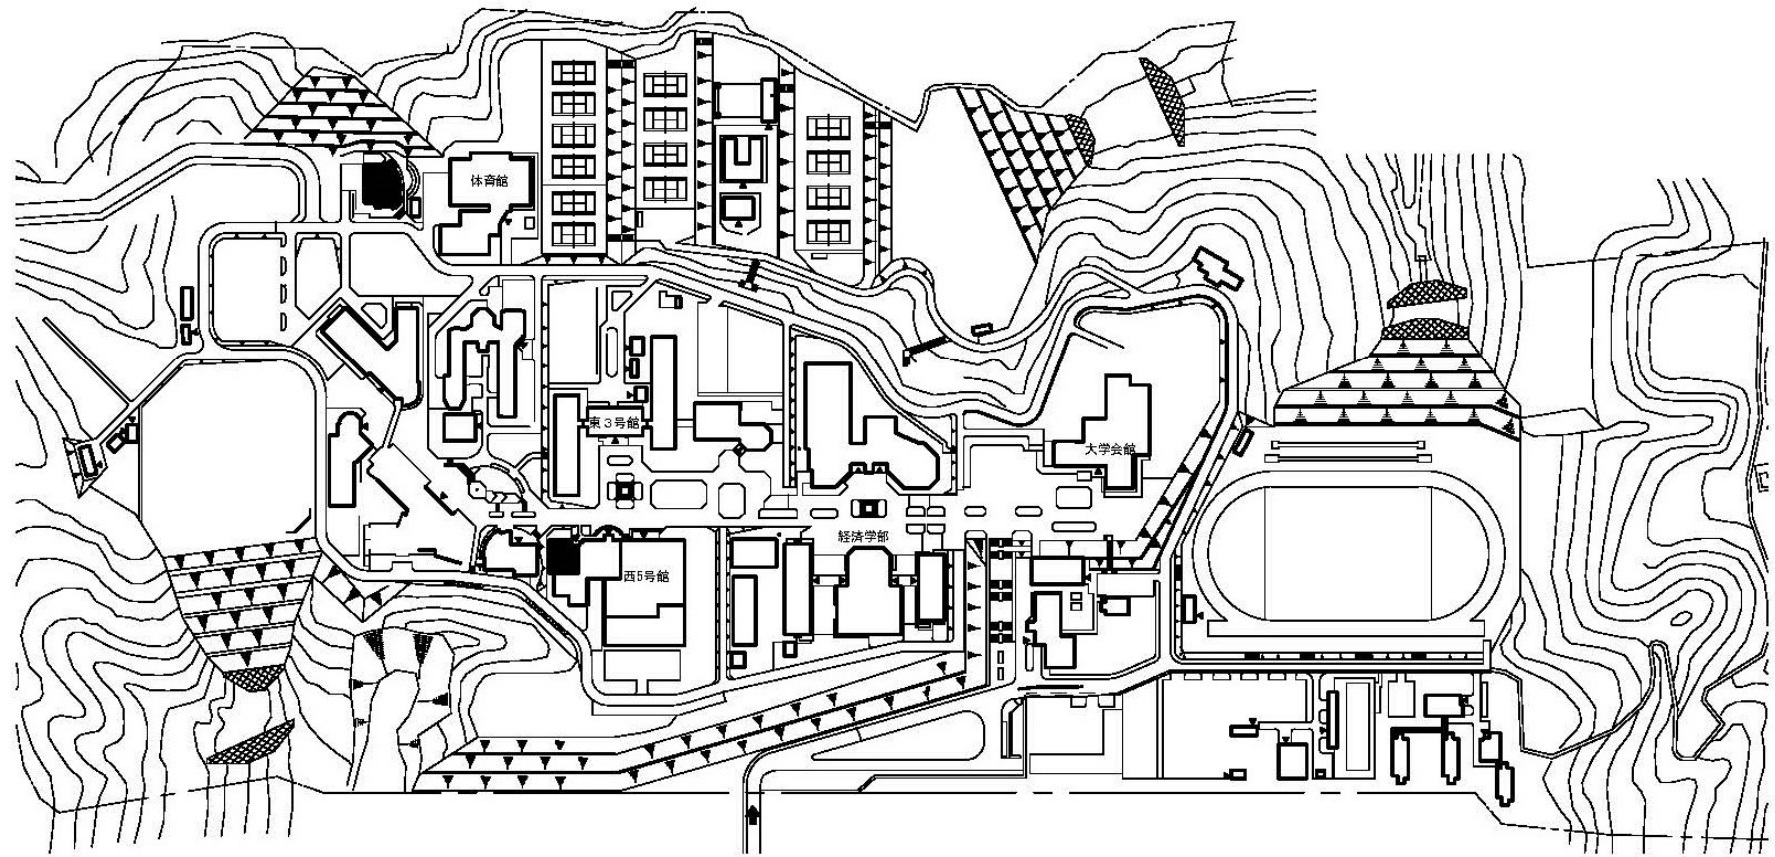
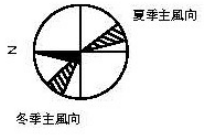


団地名	010 栄谷	事業名	和歌山大学（栄谷）長寿命化促進事業	配置図	1/5,000
-----	--------	-----	-------------------	-----	---------

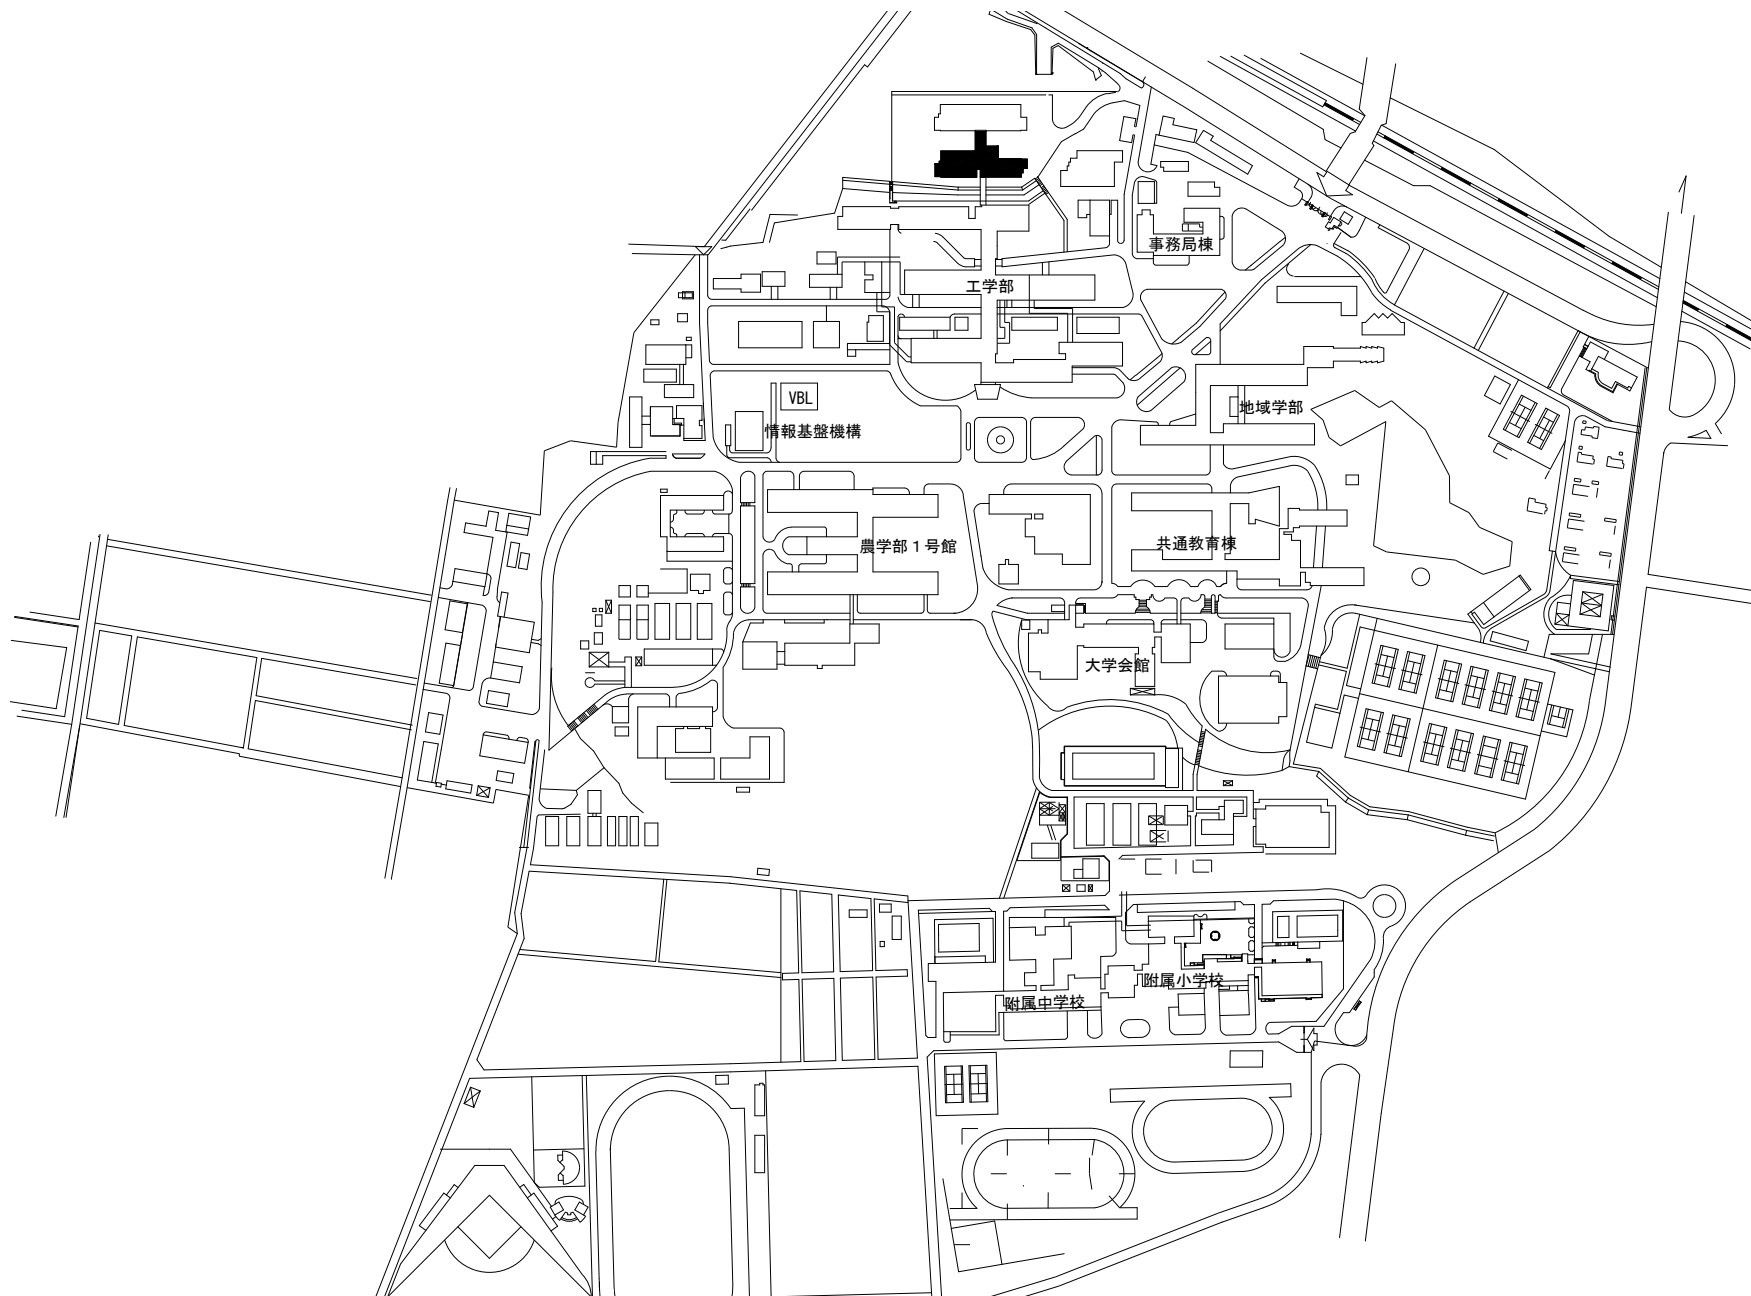



団地名	001 三浦	事業名	鳥取大学(三浦)長寿命化促進事業	配置図	1/5,000
-----	--------	-----	------------------	-----	---------



 
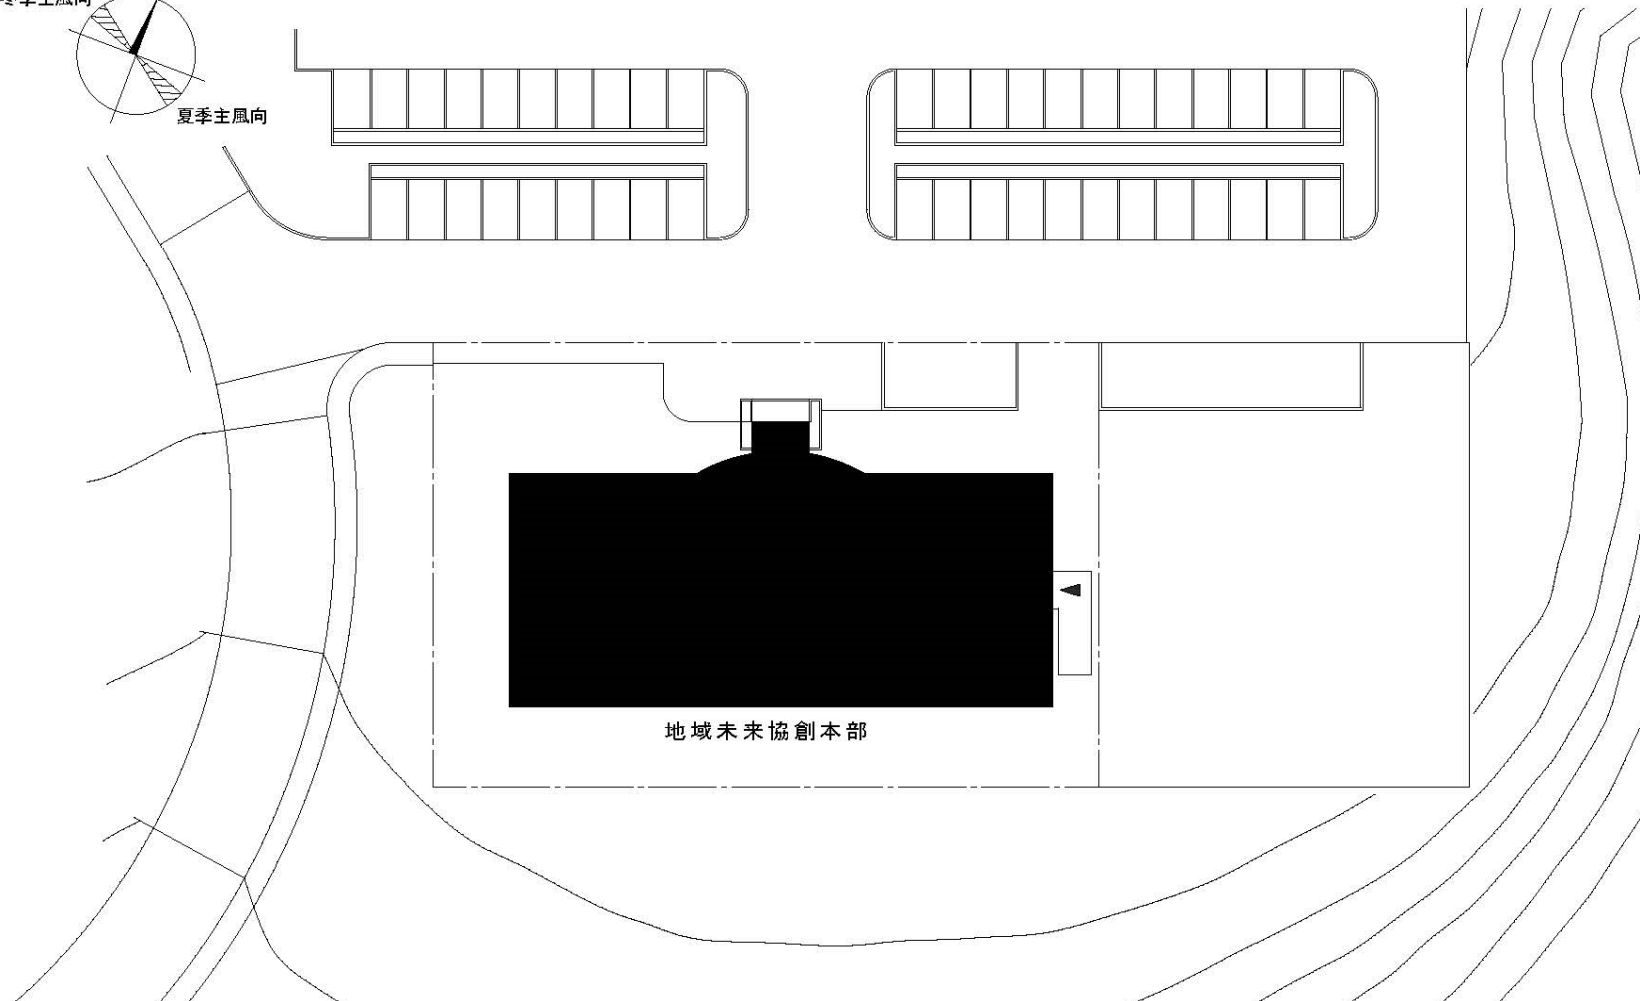
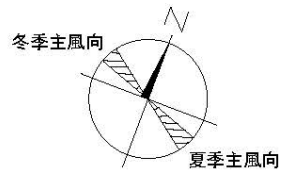


団地名	102 北陵	事業名	島根大学(北陵他)長寿命化促進事業(1/2)	配置図	1/500
-----	--------	-----	------------------------	-----	-------





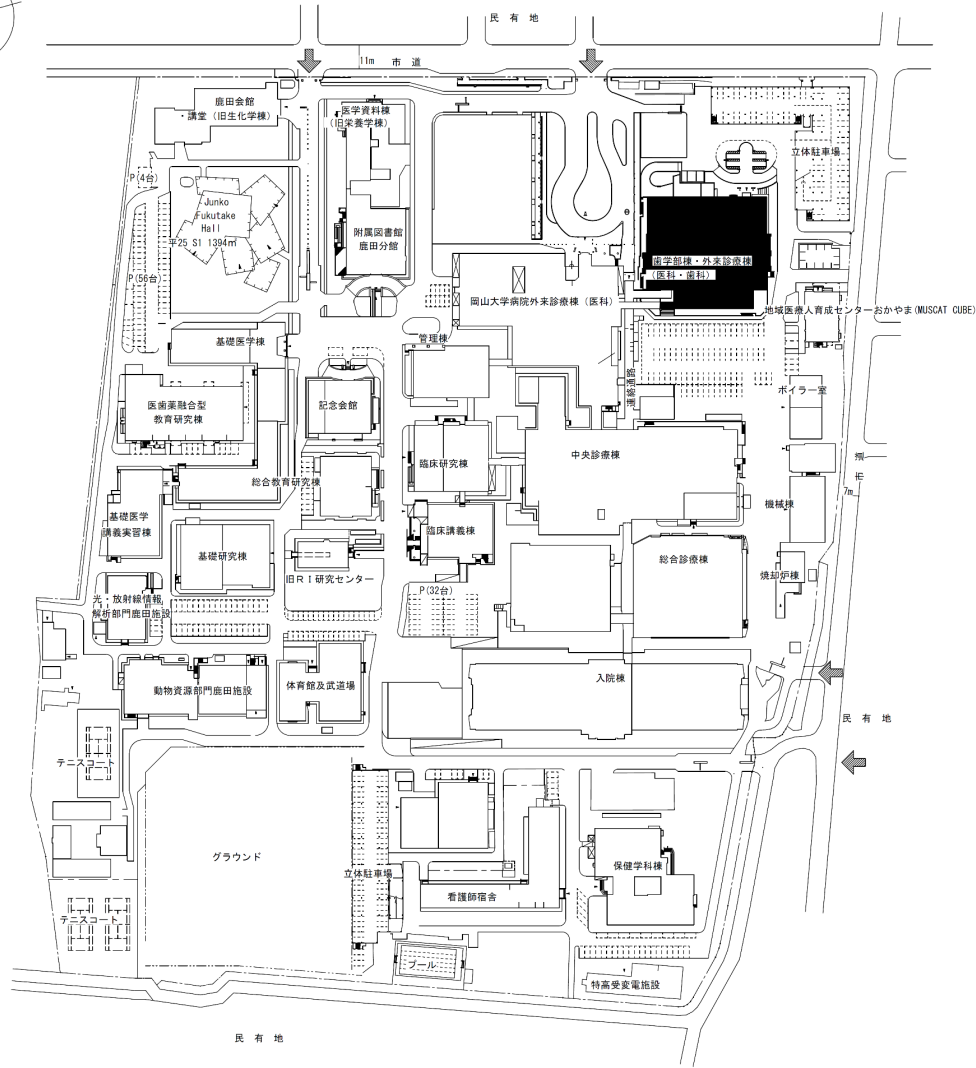 

団地名	003 鹿田	事業名	岡山大学(鹿田)総合研究棟改修Ⅱ(歯学系)	配置図	1/3000
-----	--------	-----	-----------------------	-----	--------

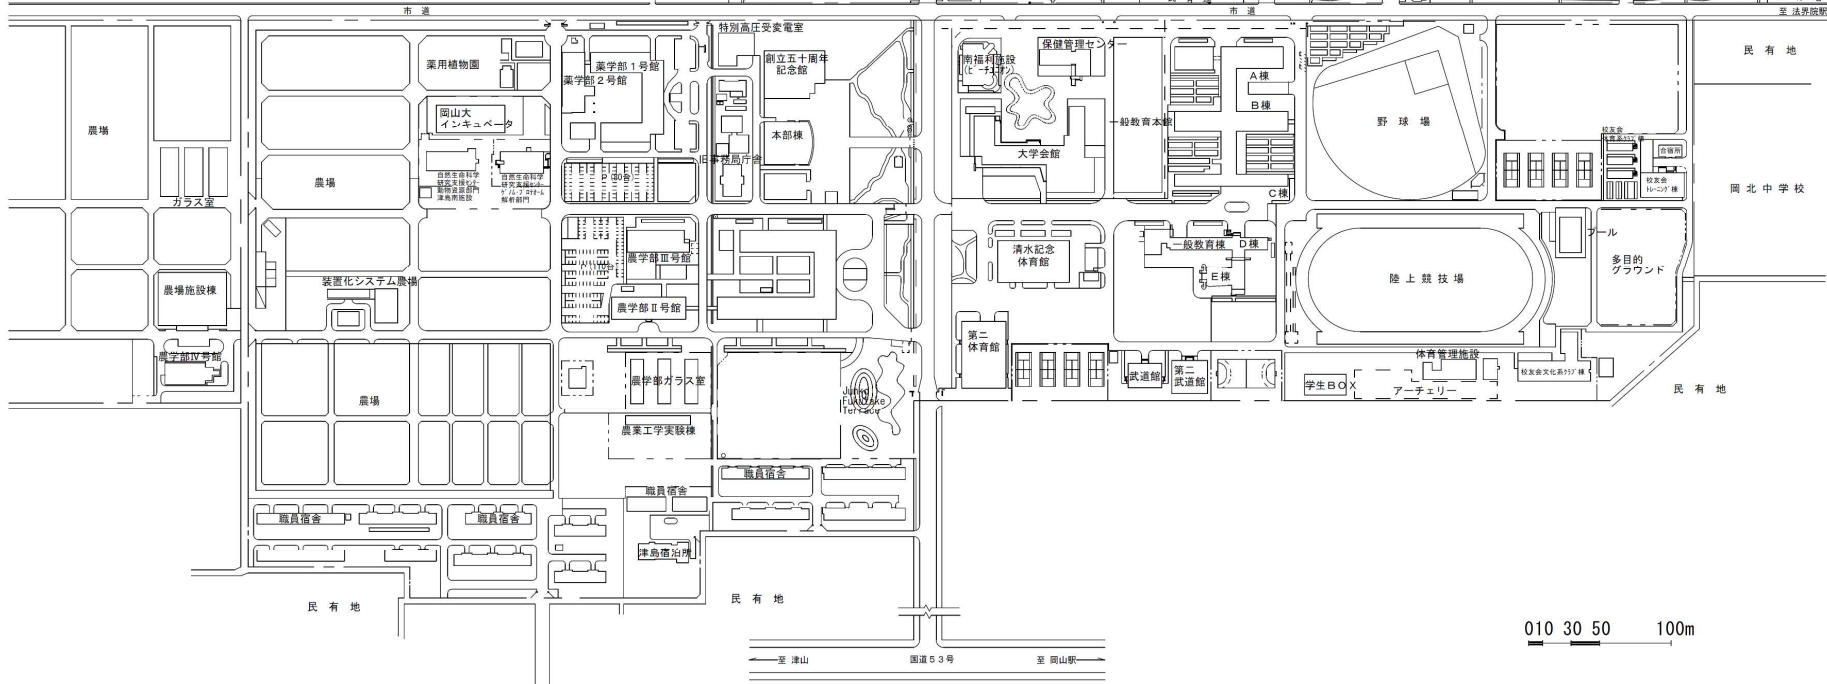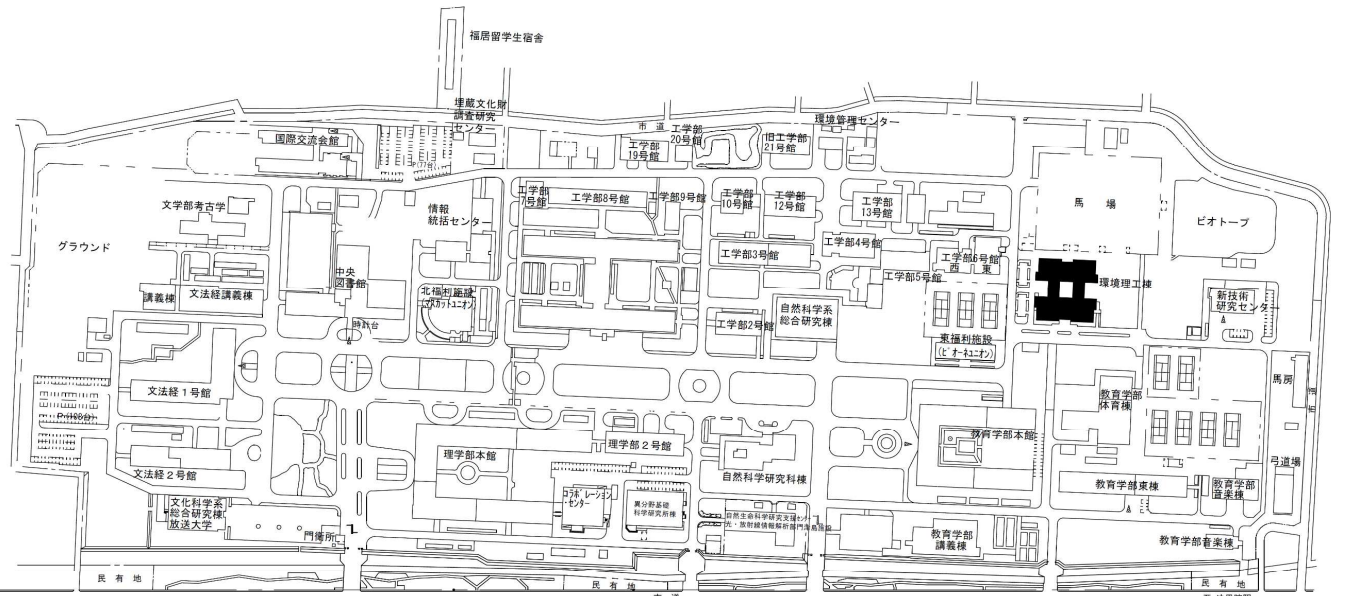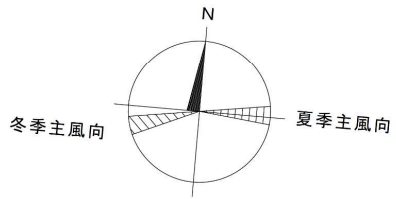


団地名	001 津島	事業名	岡山大学(津島)長寿命化促進事業	配置図	1/5,000
-----	--------	-----	------------------	-----	---------

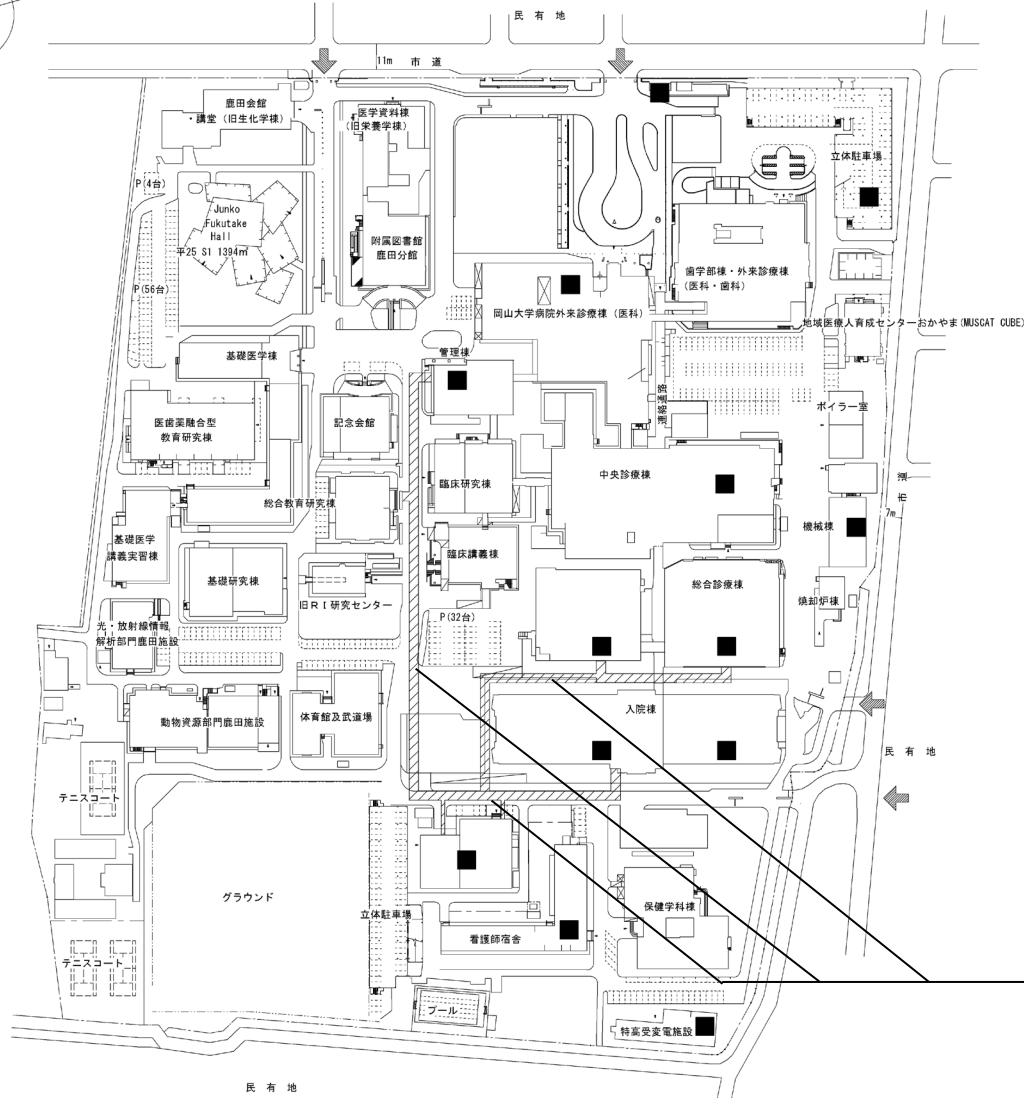 


■ 火災報知システム、  
放送システム等の更新箇所


情報通信線 更新

団地名	003 鹿田	事業名	岡山大学(医病)ライフライン再生(防災設備)	配置図	1/3000
-----	--------	-----	------------------------	-----	--------

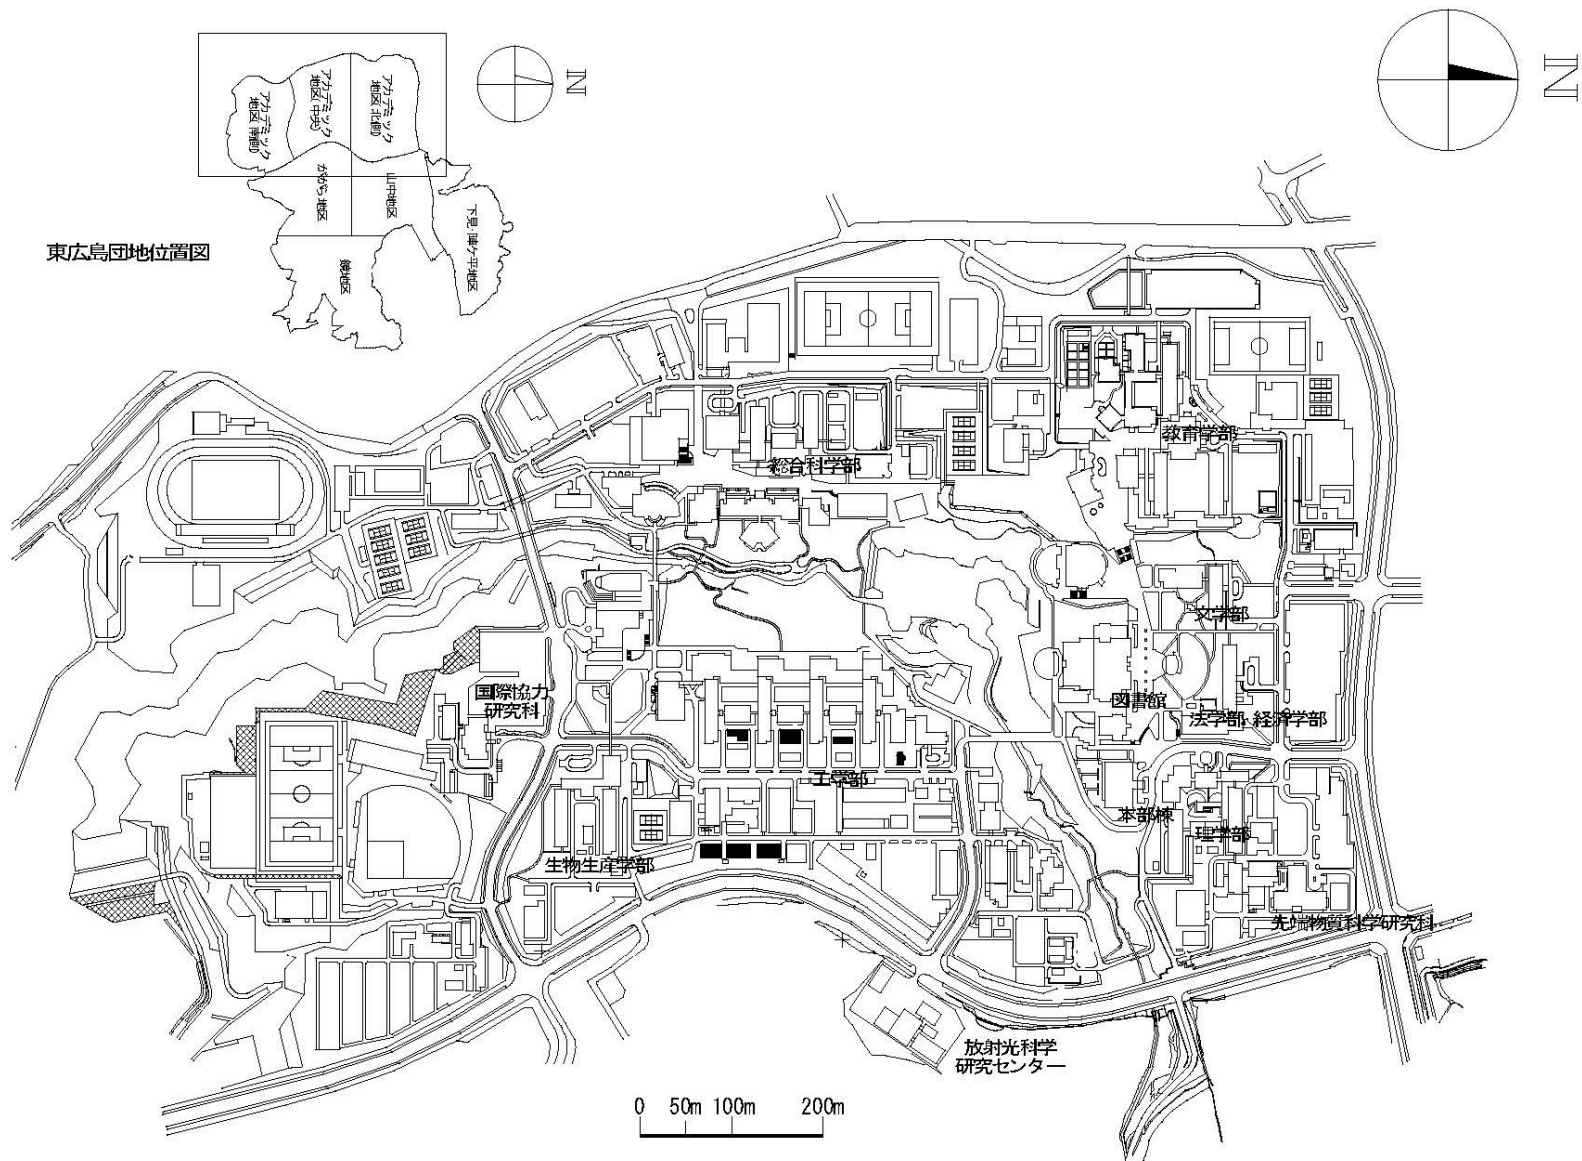


団地名	060東広島	事業名	広島大学(東広島)長寿命化促進事業	配置図	1/8,000
-----	--------	-----	-------------------	-----	---------

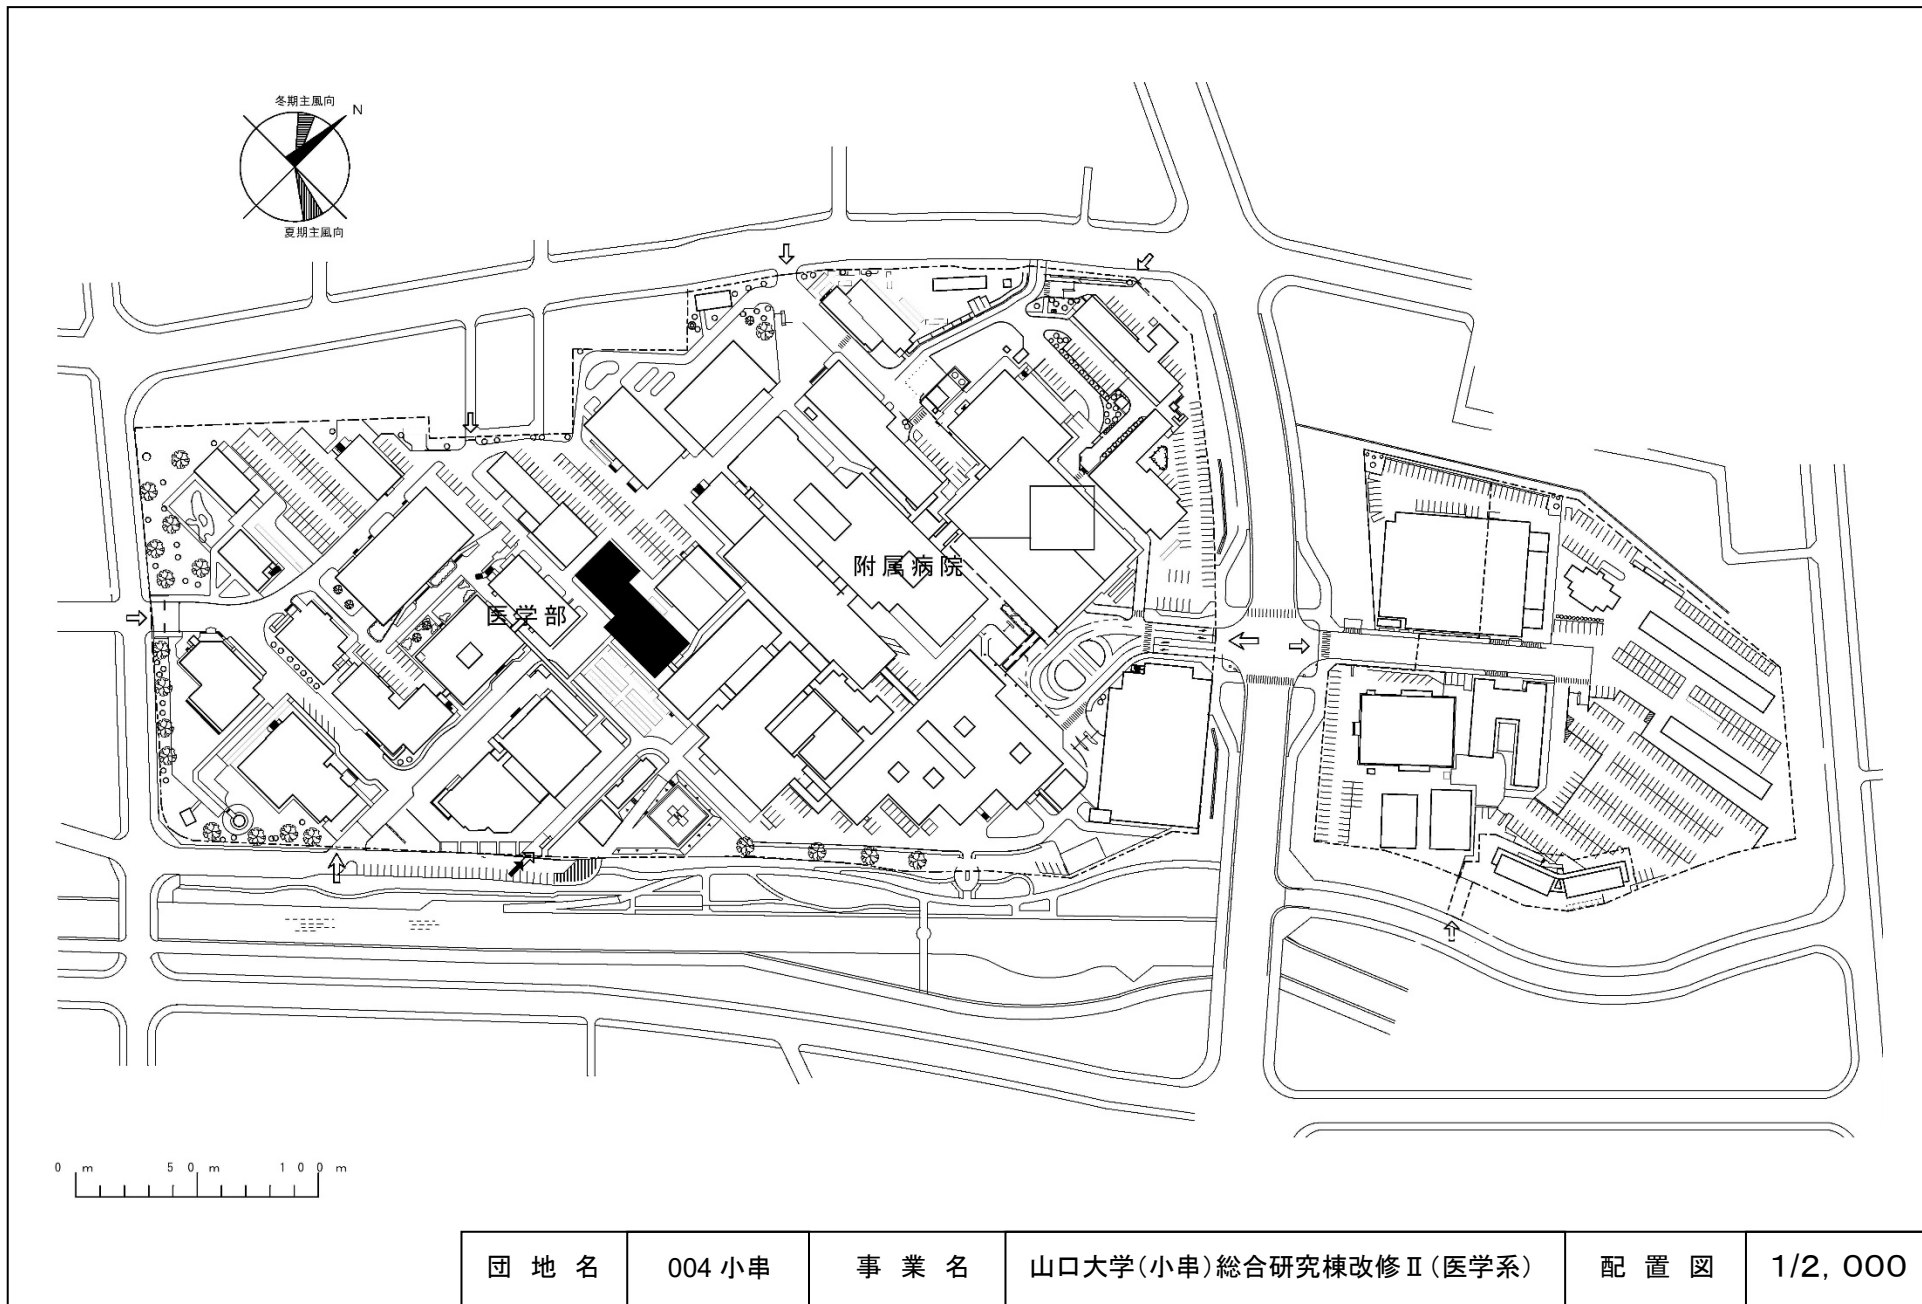

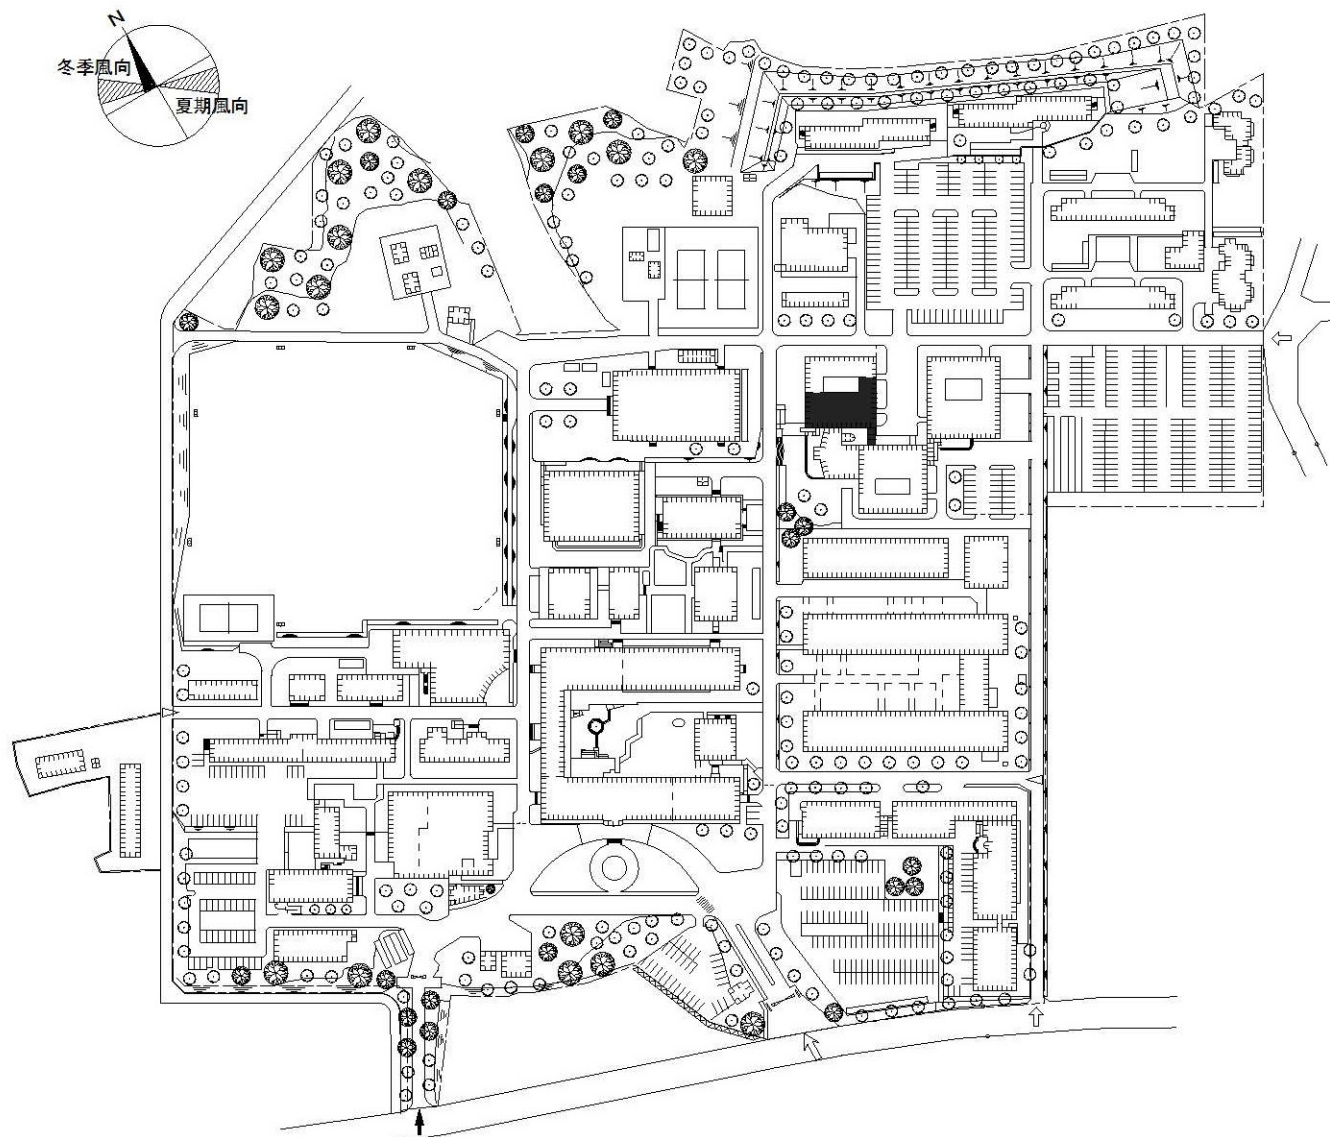

団地名	003 常盤	事業名	山口大学（常盤）長寿命化促進事業	配置図	1/3000
-----	--------	-----	------------------	-----	--------



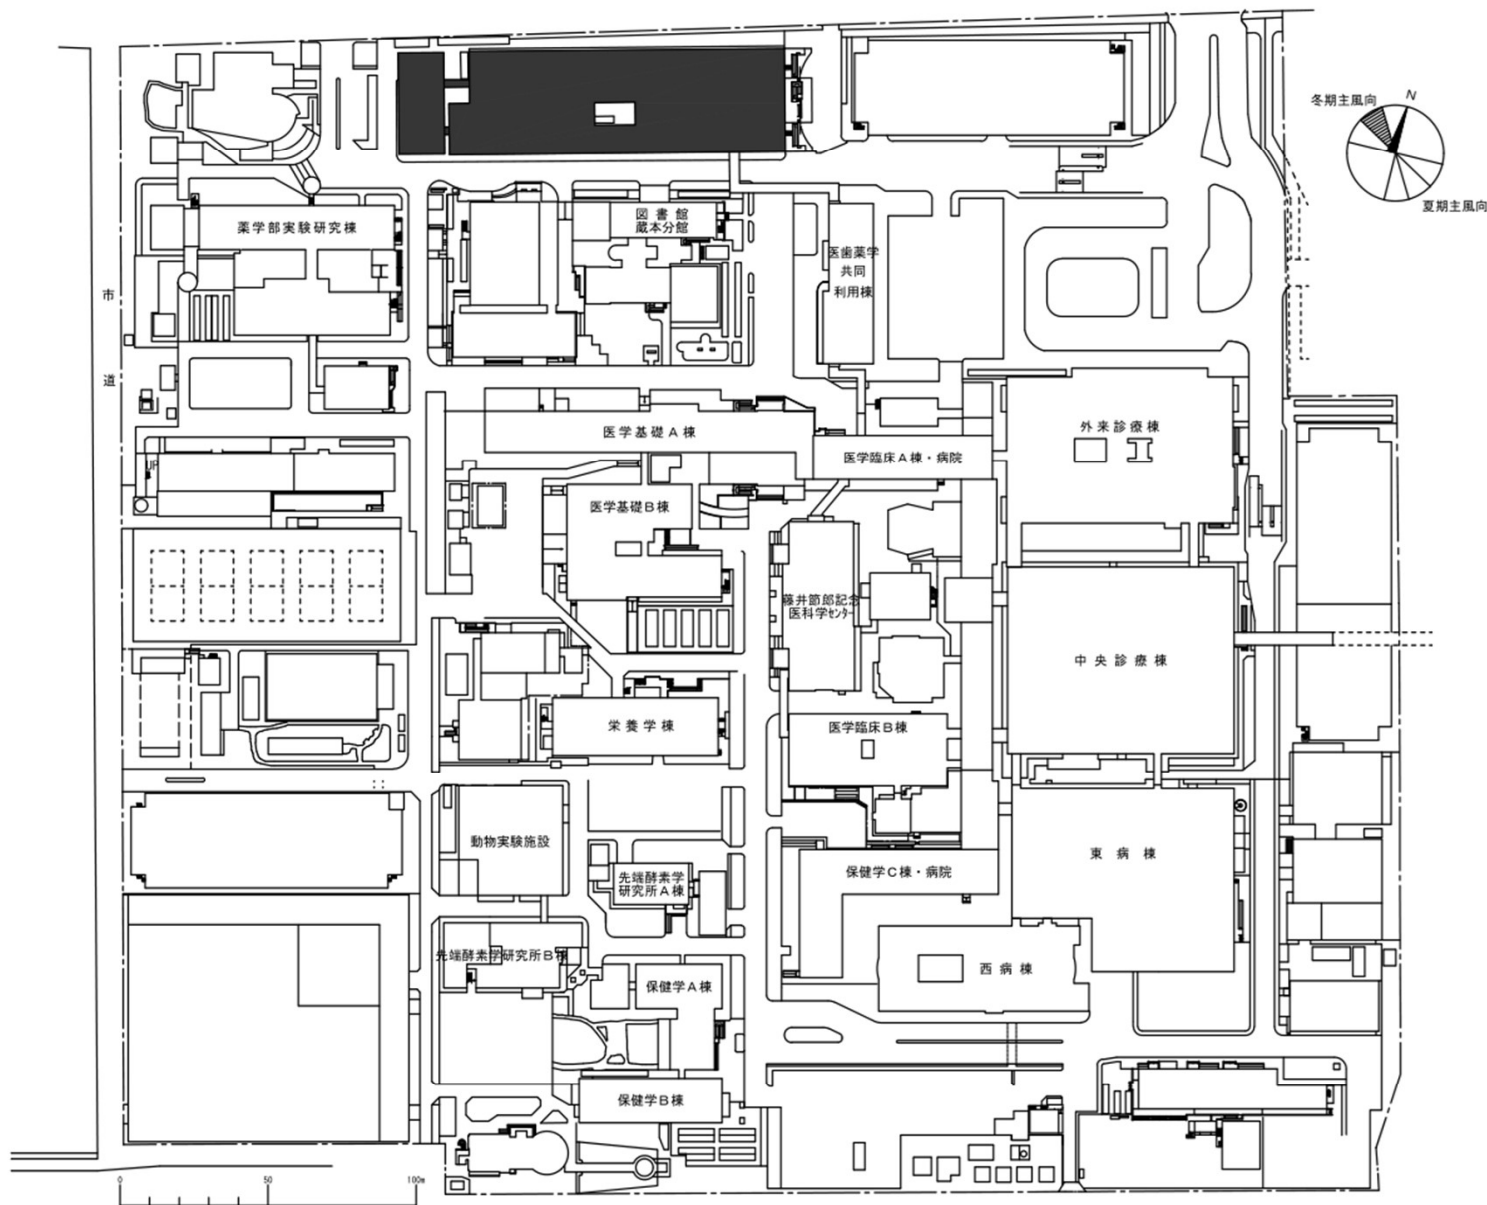

団地名


013 蔵本

事業名

徳島大学(蔵本)総合研究棟改修(医歯薬学系)



配置図

1/2500

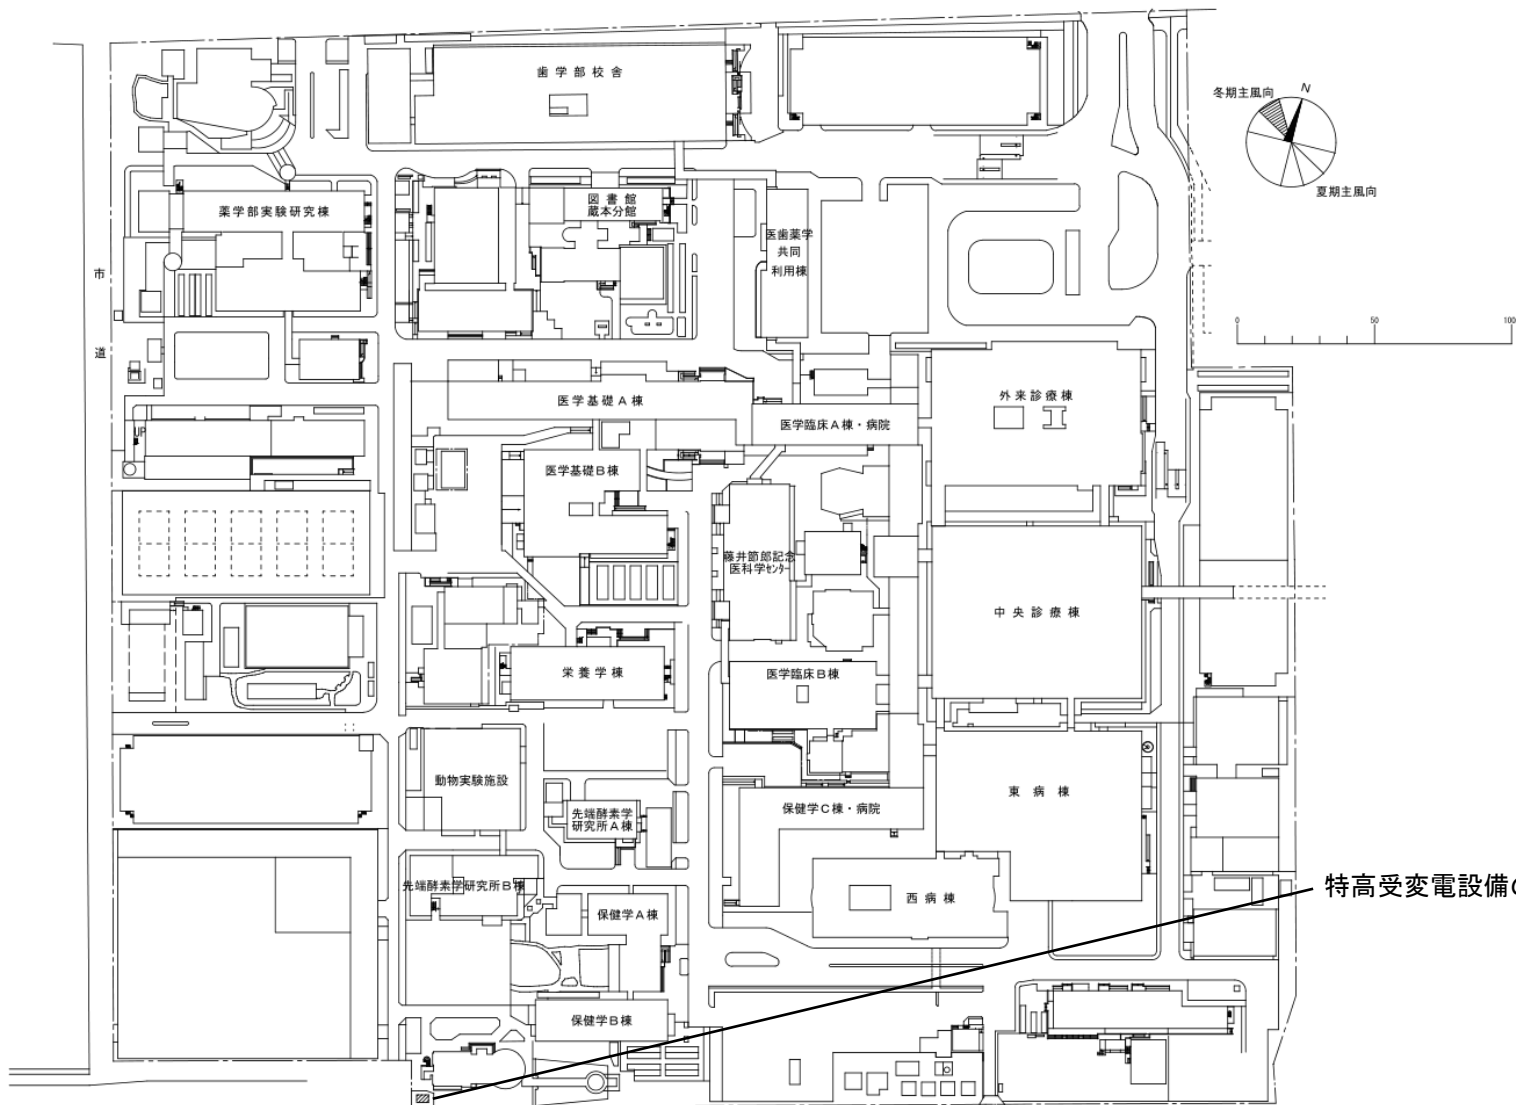

特高受変電設備の更新範囲。


団地名	013 蔵本	事業名	徳島大学(蔵本)ライフライン再生(特高受変電設備)	配置図	1/2500
-----	--------	-----	---------------------------	-----	--------

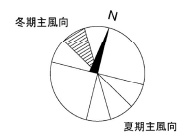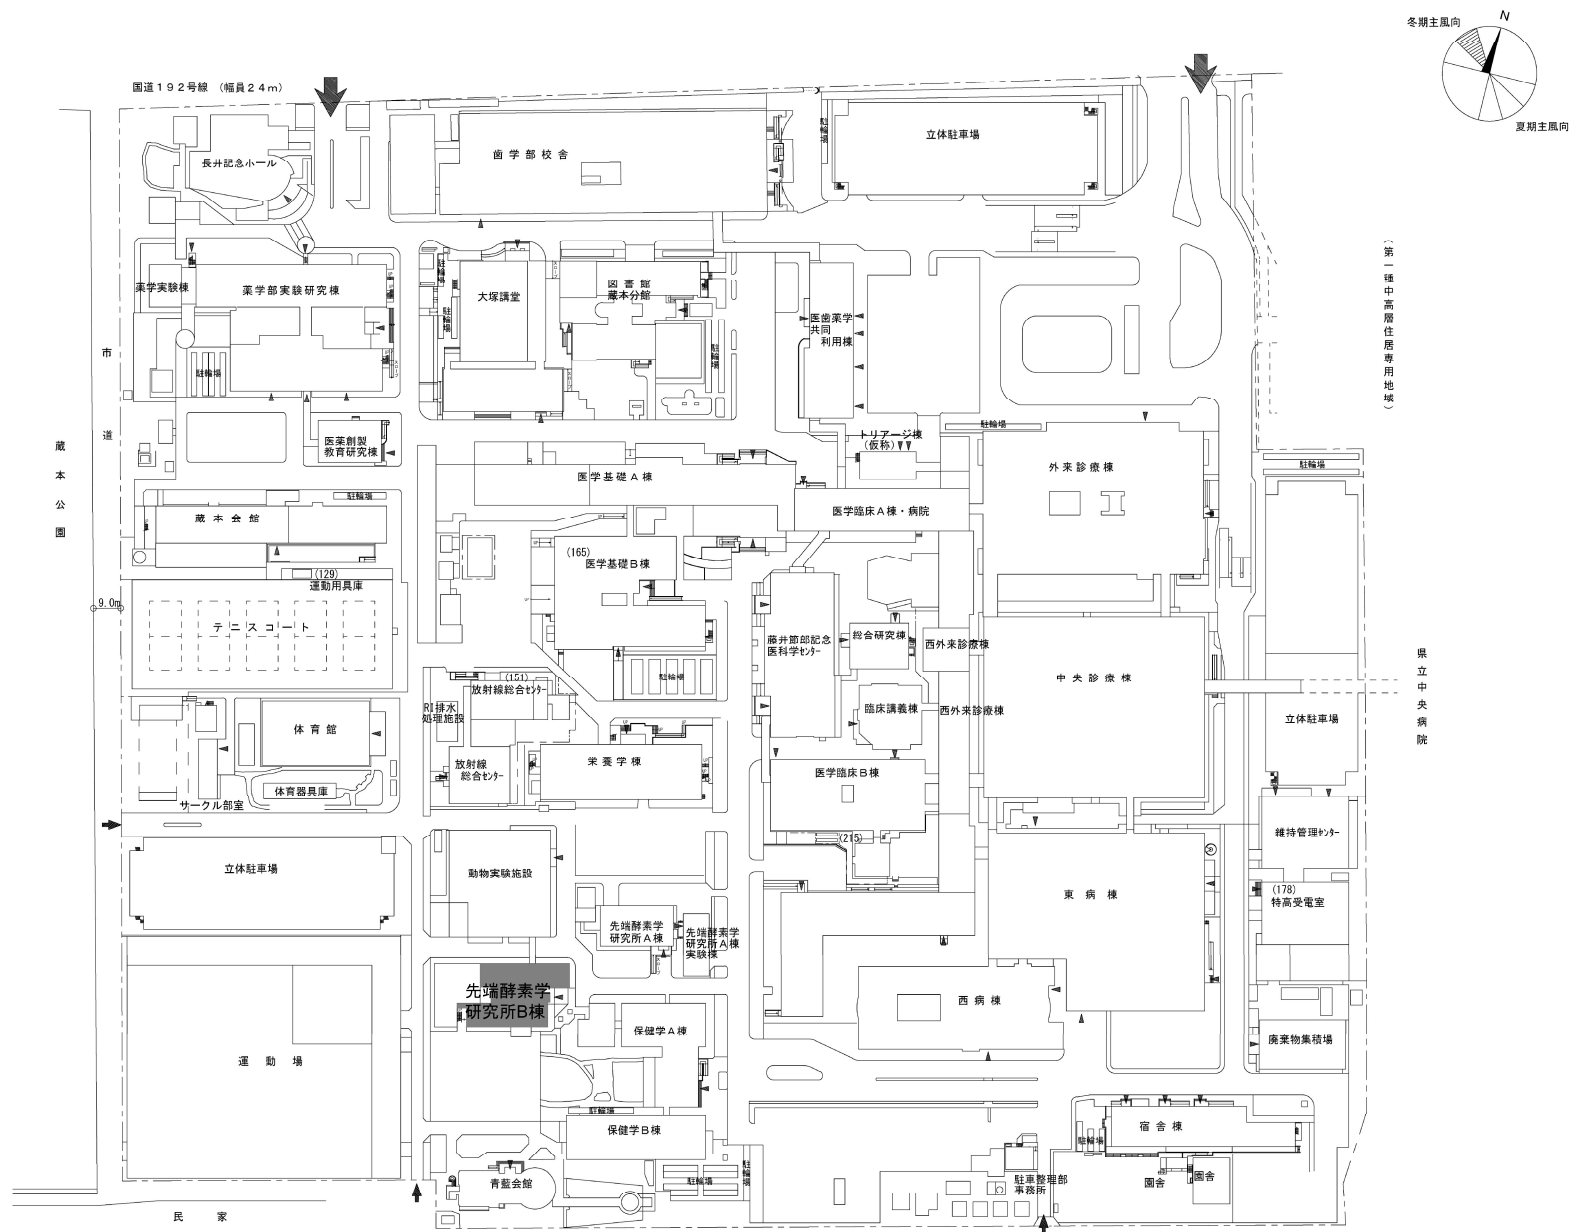


（第一種中高層住居専用地域）

県立中央病院

団地名	013 蔵本	事業名	徳島大学(蔵本)長寿命化促進事業	配置図	1/2500
-----	--------	-----	------------------	-----	--------

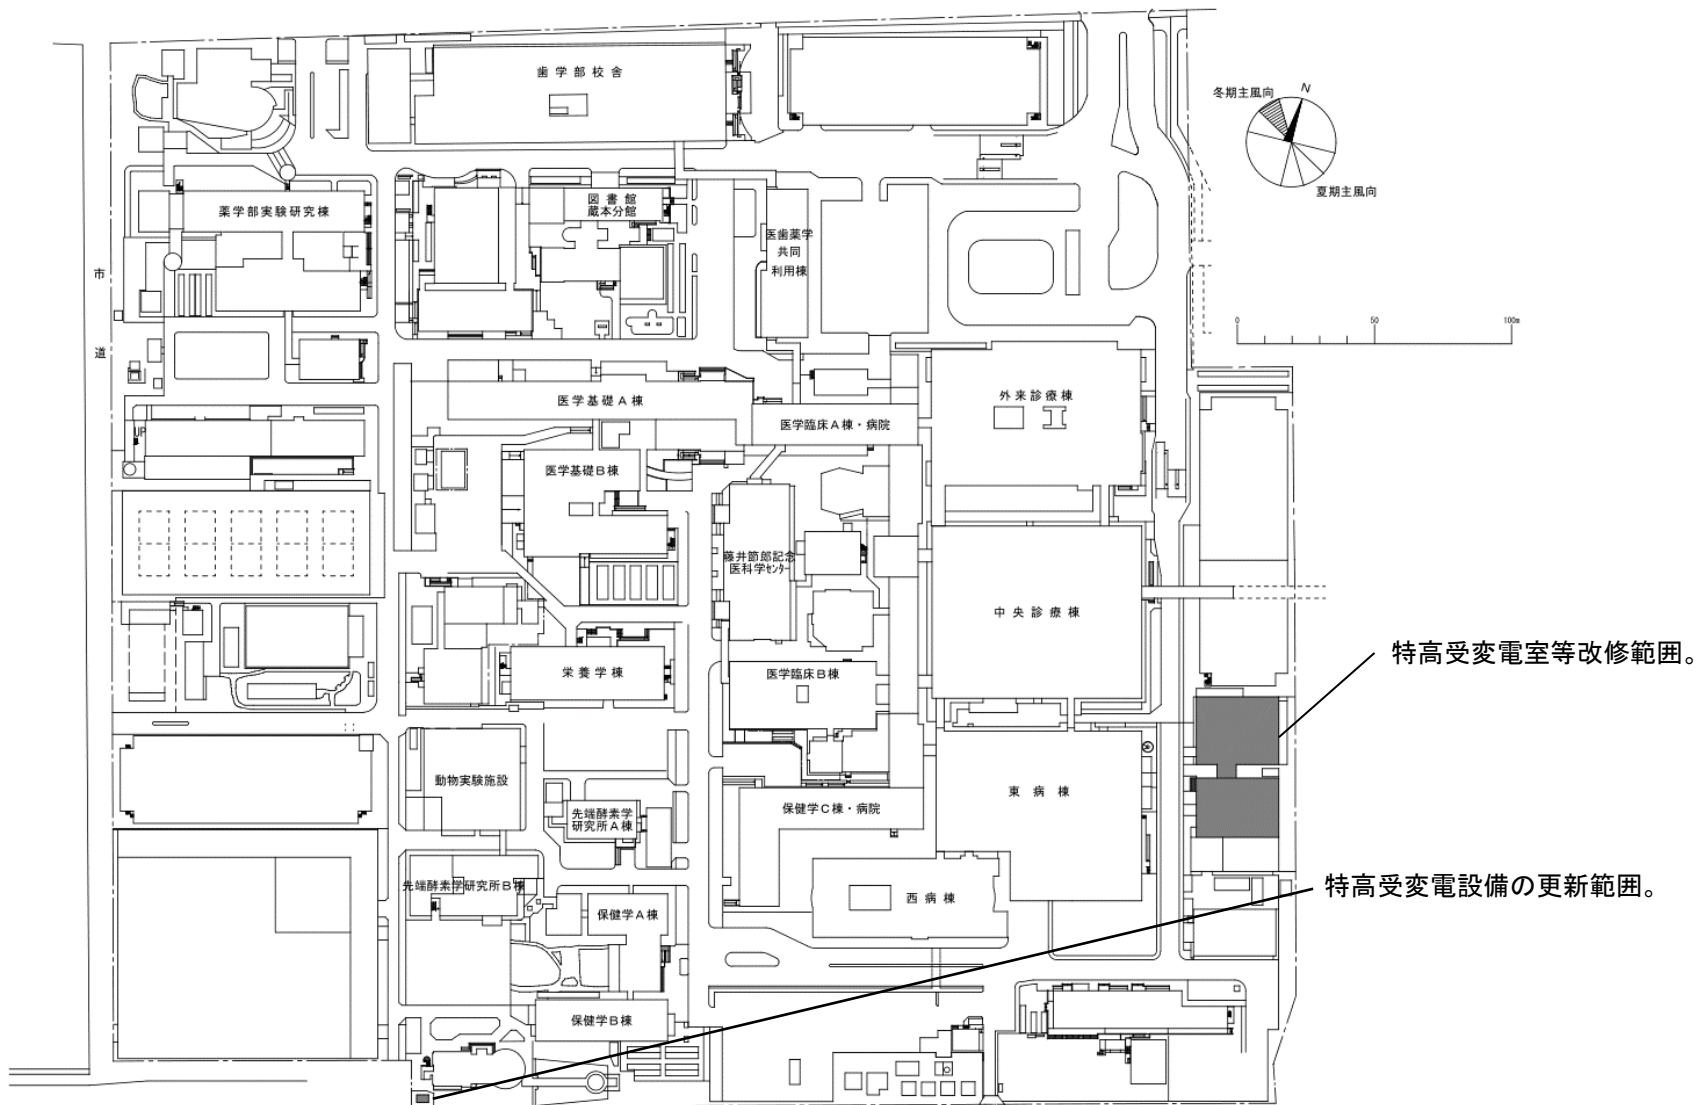


団地名	013 蔵本	事業名	徳島大学(医病)ライフライン再生(特高受変電設備)	配置図	1/2500
-----	--------	-----	---------------------------	-----	--------


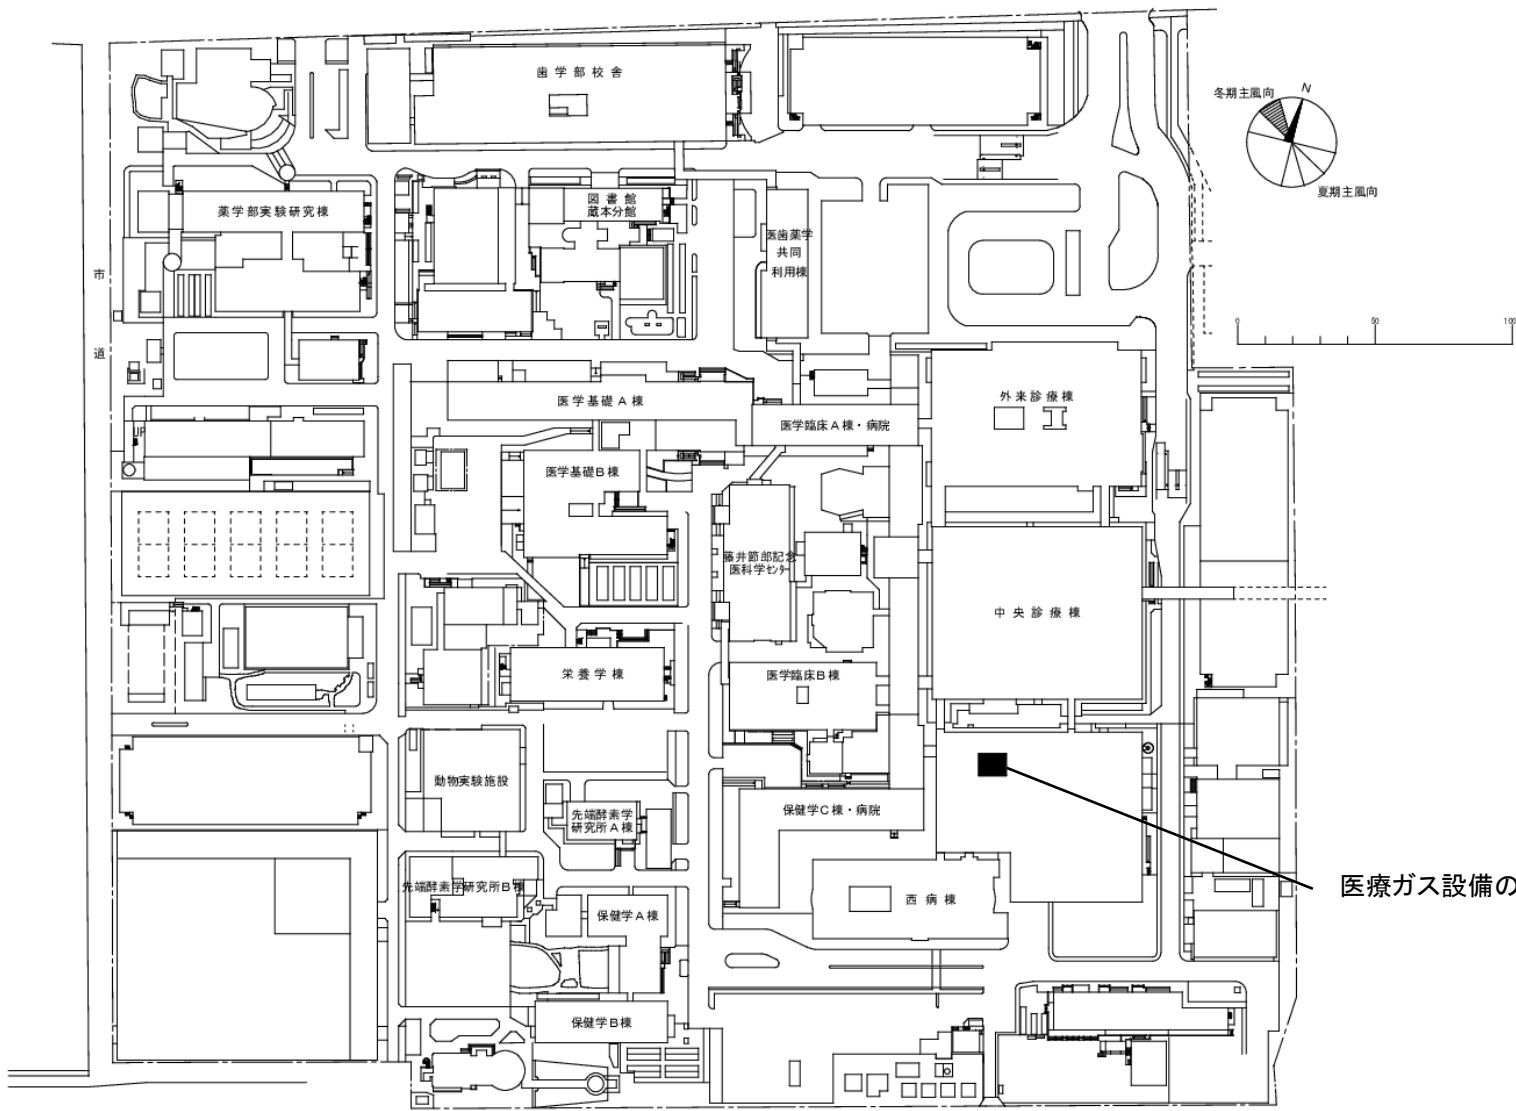


医療ガス設備の更新範囲。


団地名	013 蔵本	事業名	徳島大学(医病)ライフライン再生(医療ガス設備)	配置図	1/2500
-----	--------	-----	--------------------------	-----	--------

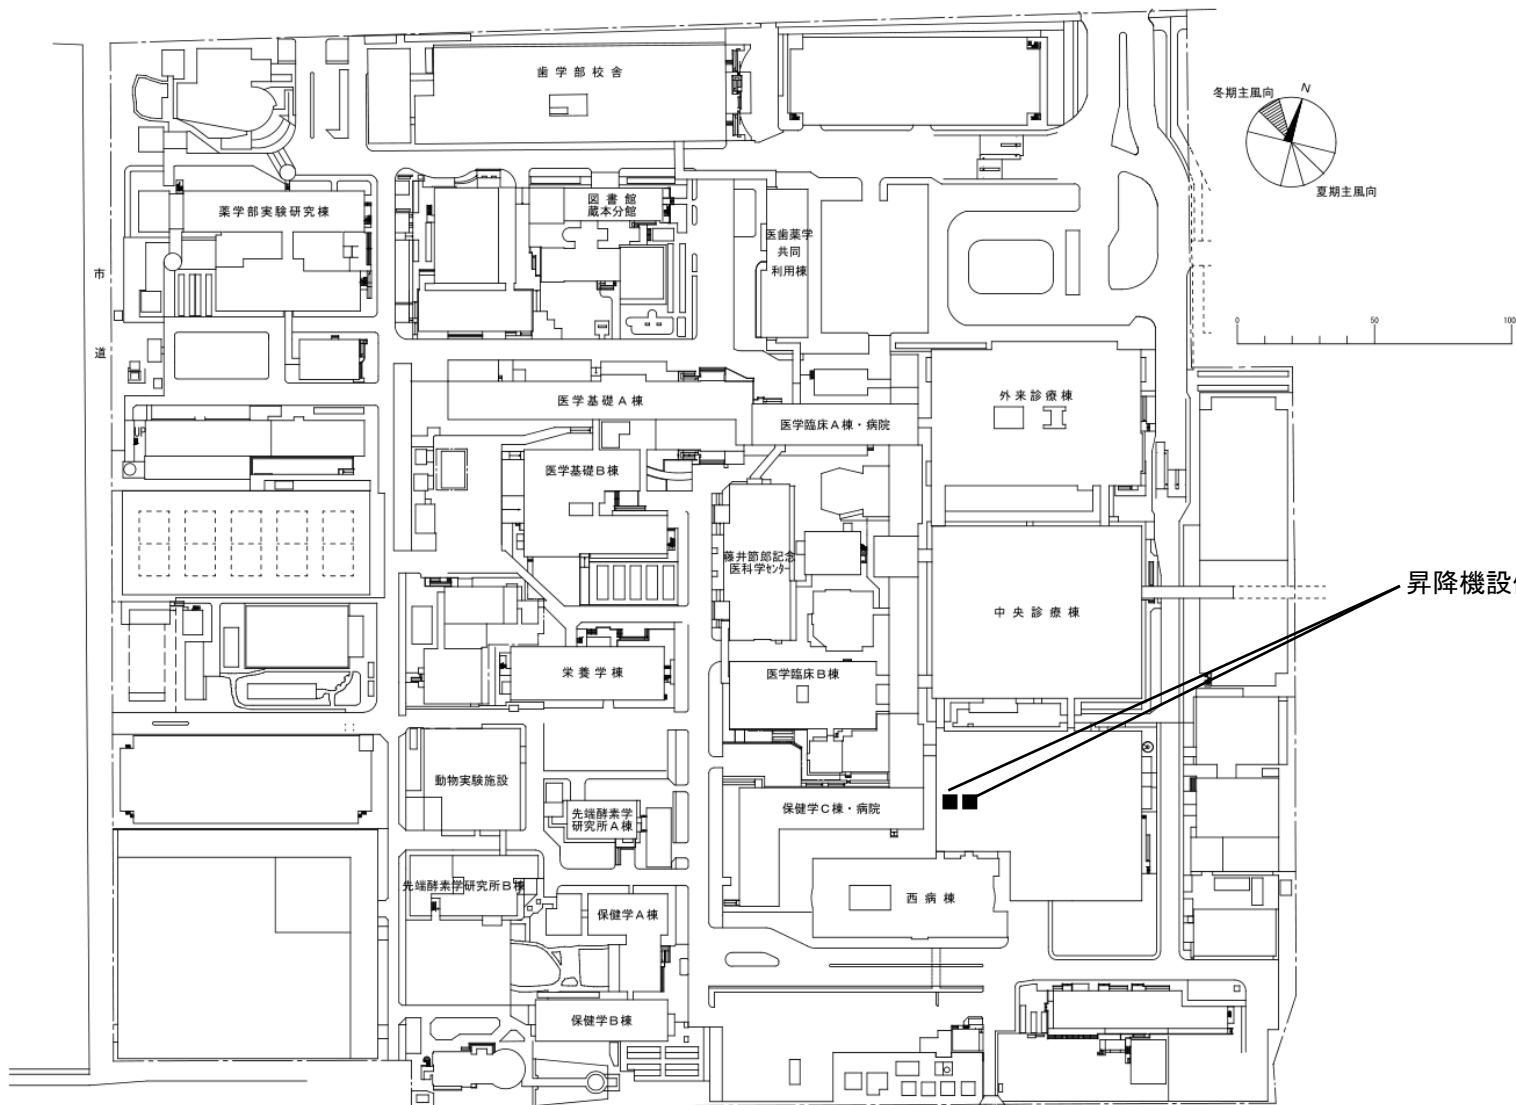

団地名	013 蔵本	事業名	徳島大学(医病)ライフライン再生(昇降機設備)	配置図	1/2500
-----	--------	-----	-------------------------	-----	--------

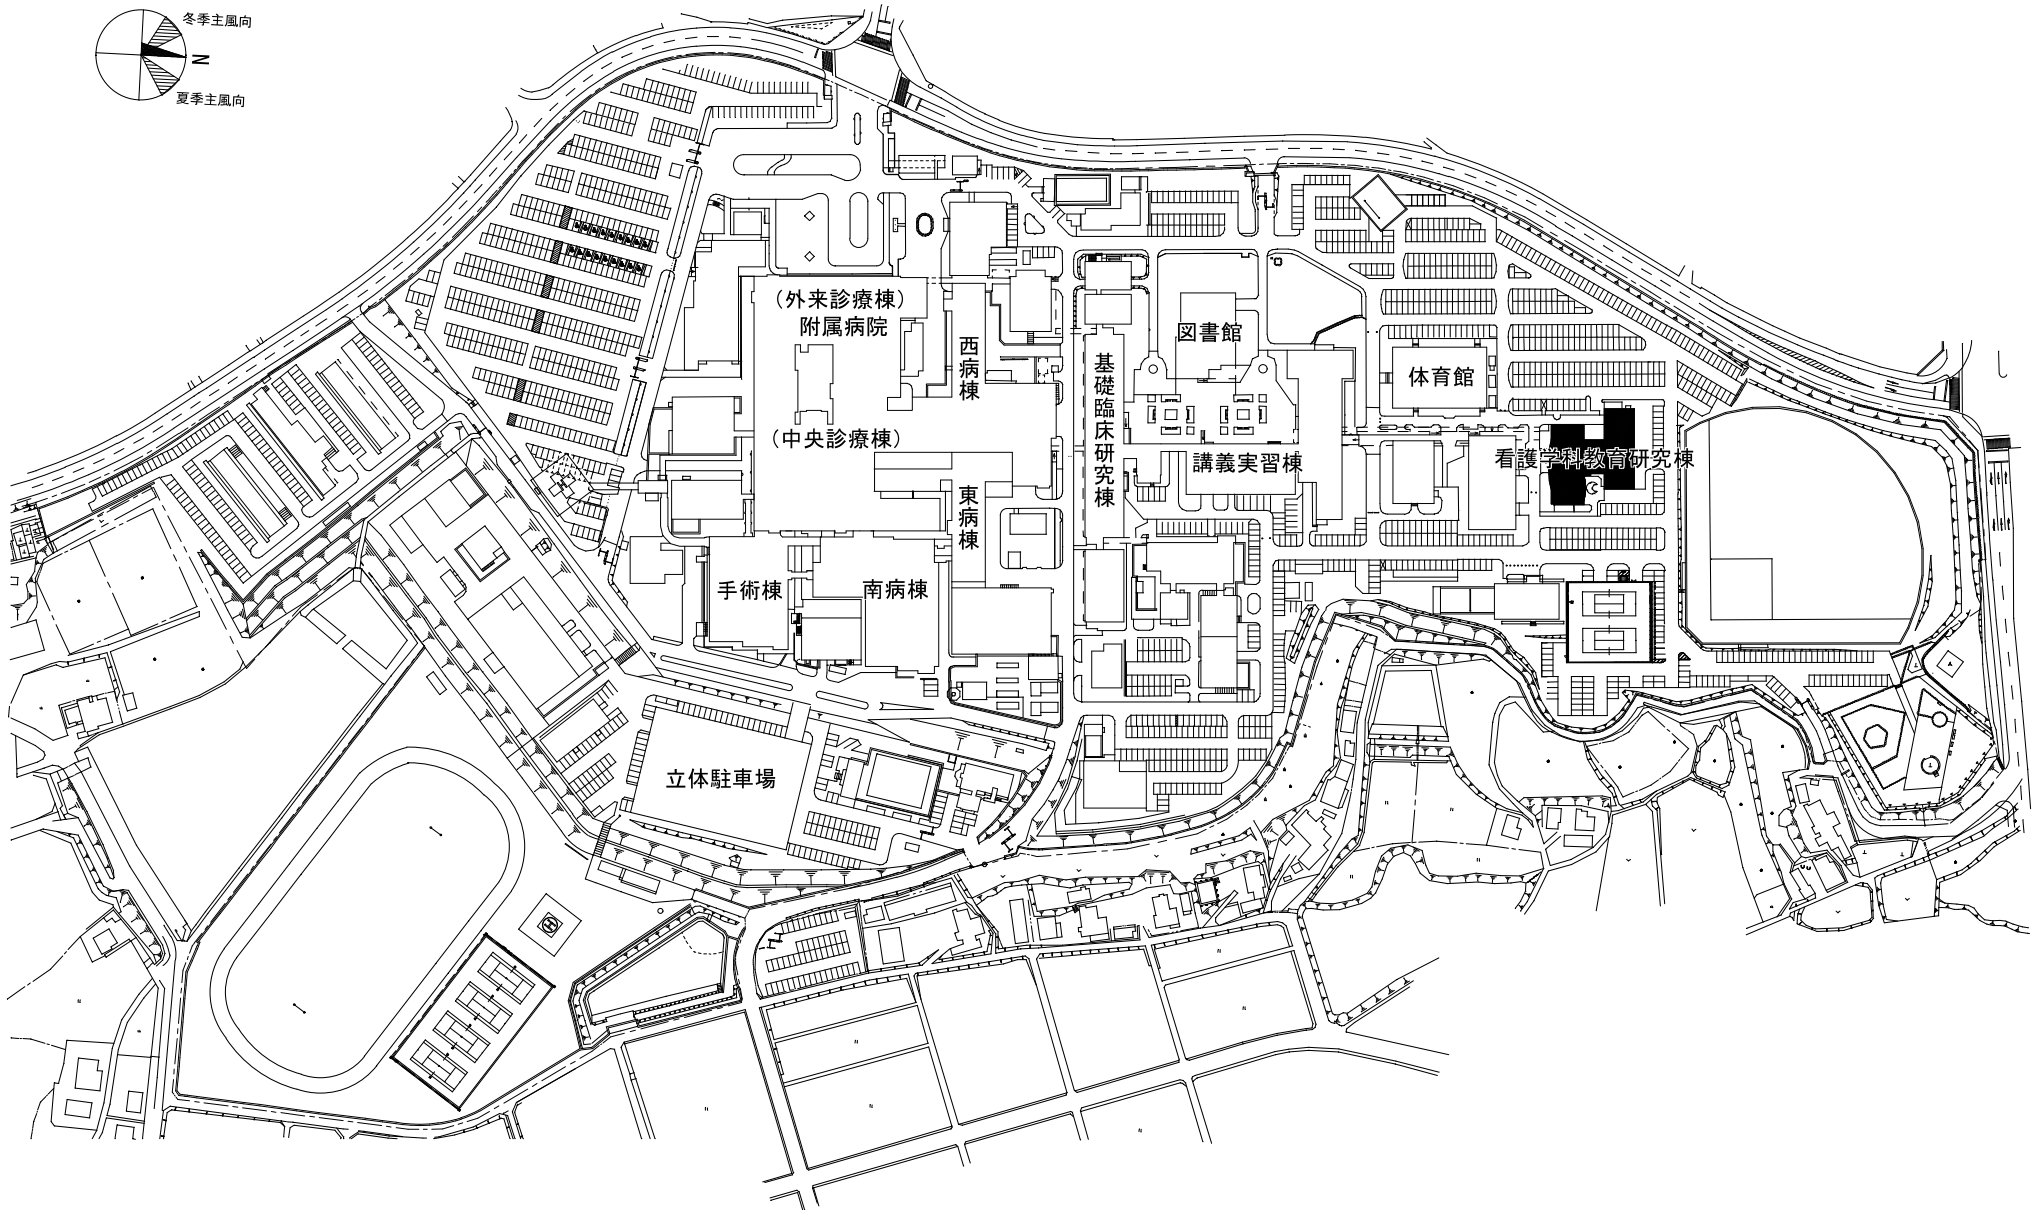 


団地名 024 三木町医学部	事業名 香川大学(三木町)長寿命化促進事業	配置図	1/3,500
----------------------	--------------------------	-----	---------

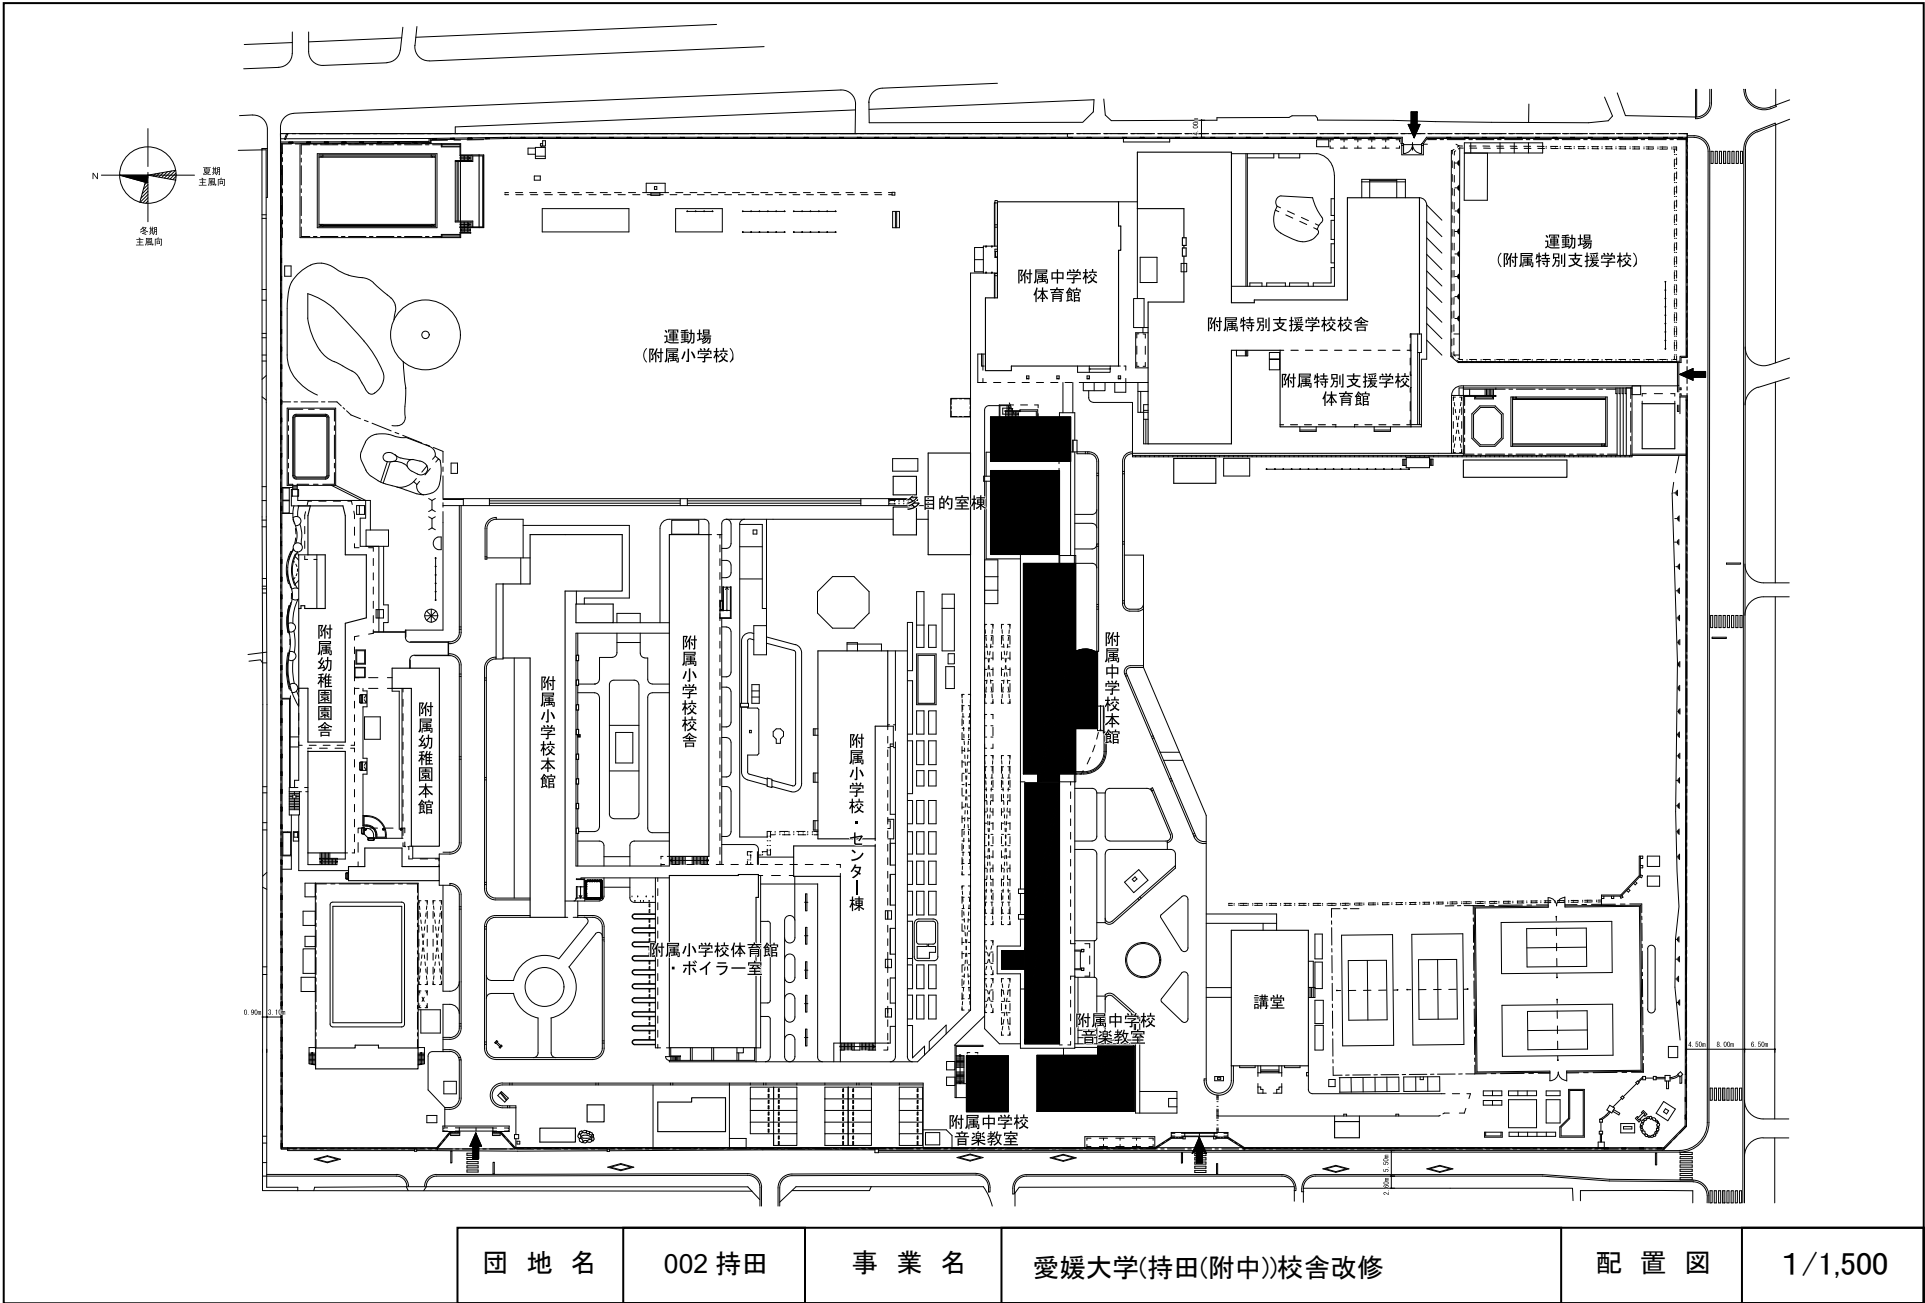


団地名	002 持田	事業名	愛媛大学(持田(附中))校舎改修	配置図	1/1,500
-----	--------	-----	------------------	-----	---------




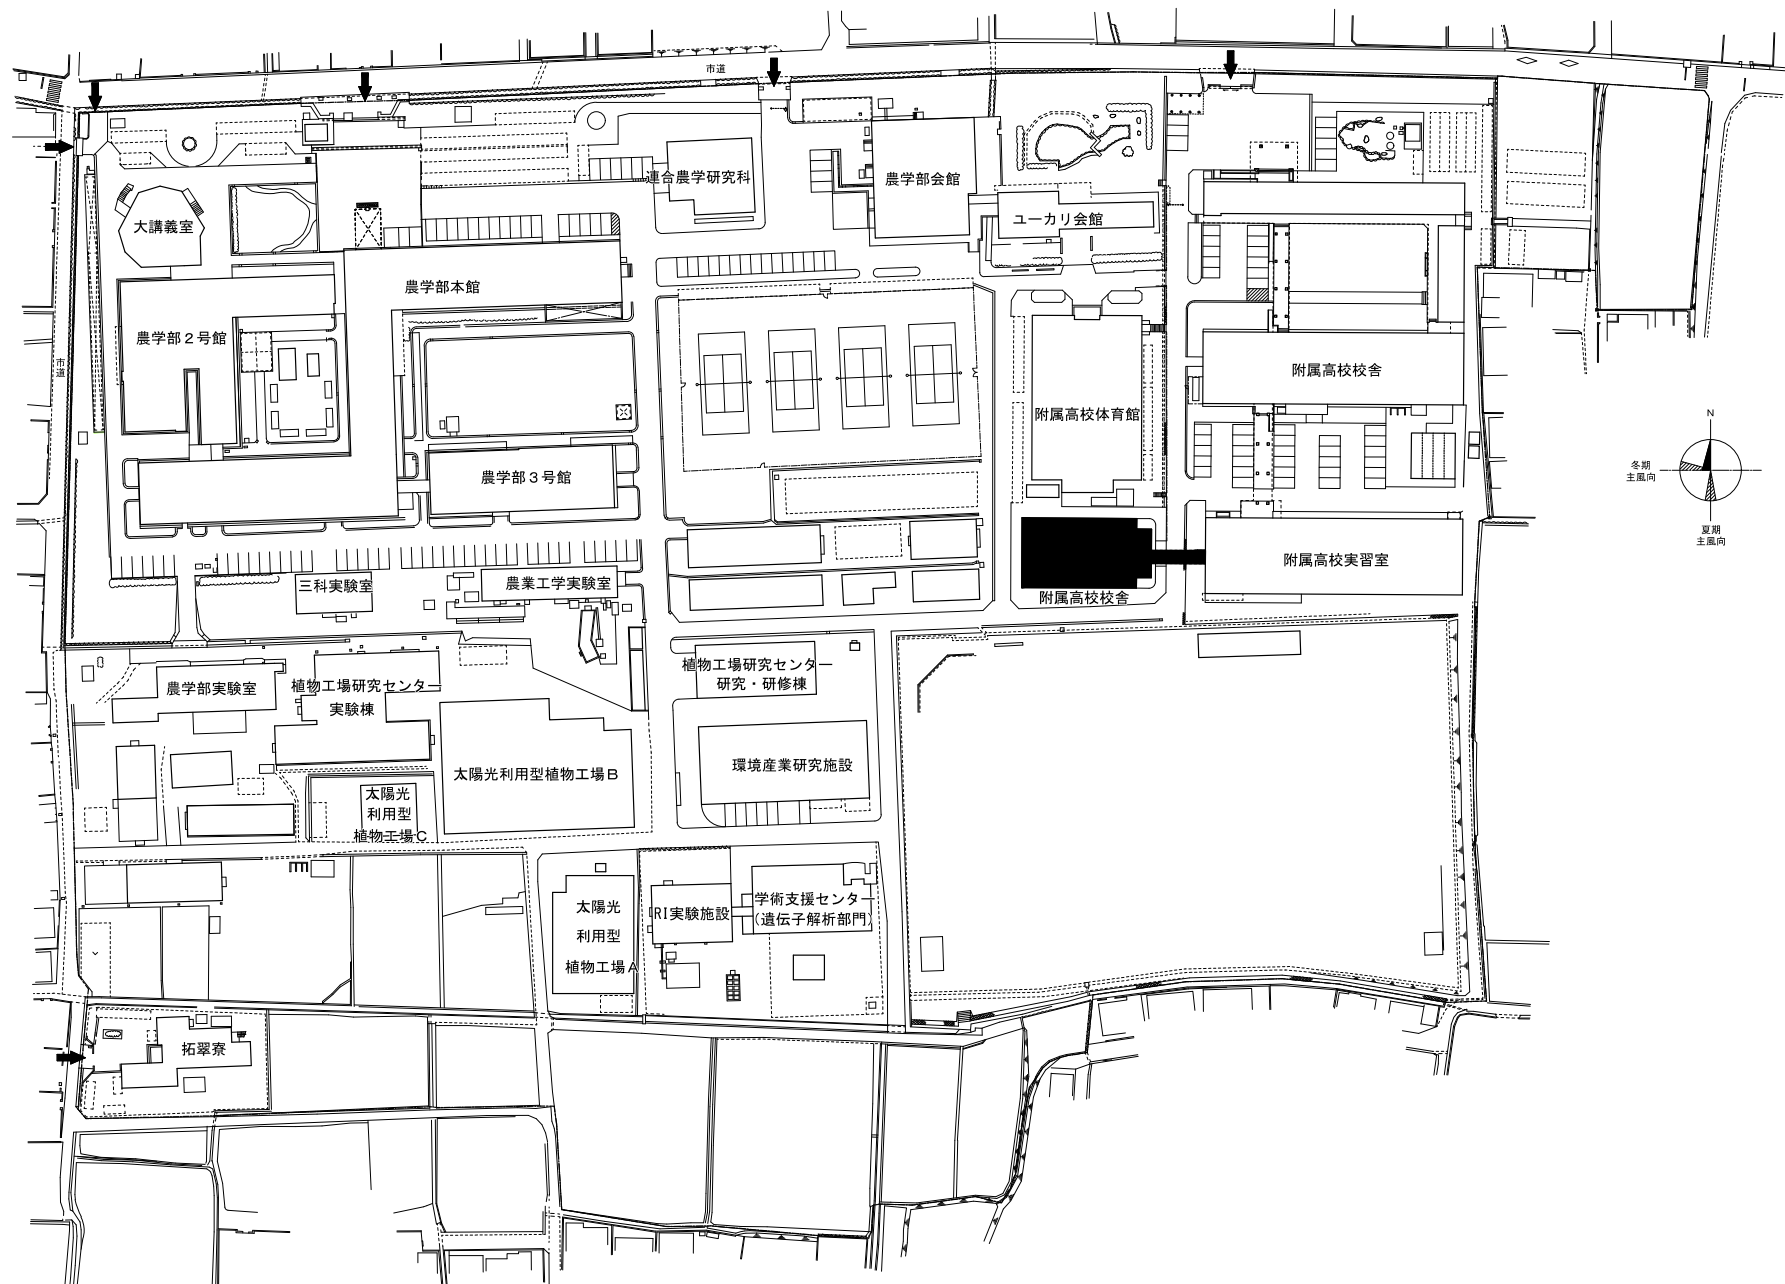

団地名	003 樽味	事業名	愛媛大学(樽味)長寿命化促進事業	配置図	1/1,600
-----	--------	-----	------------------	-----	---------

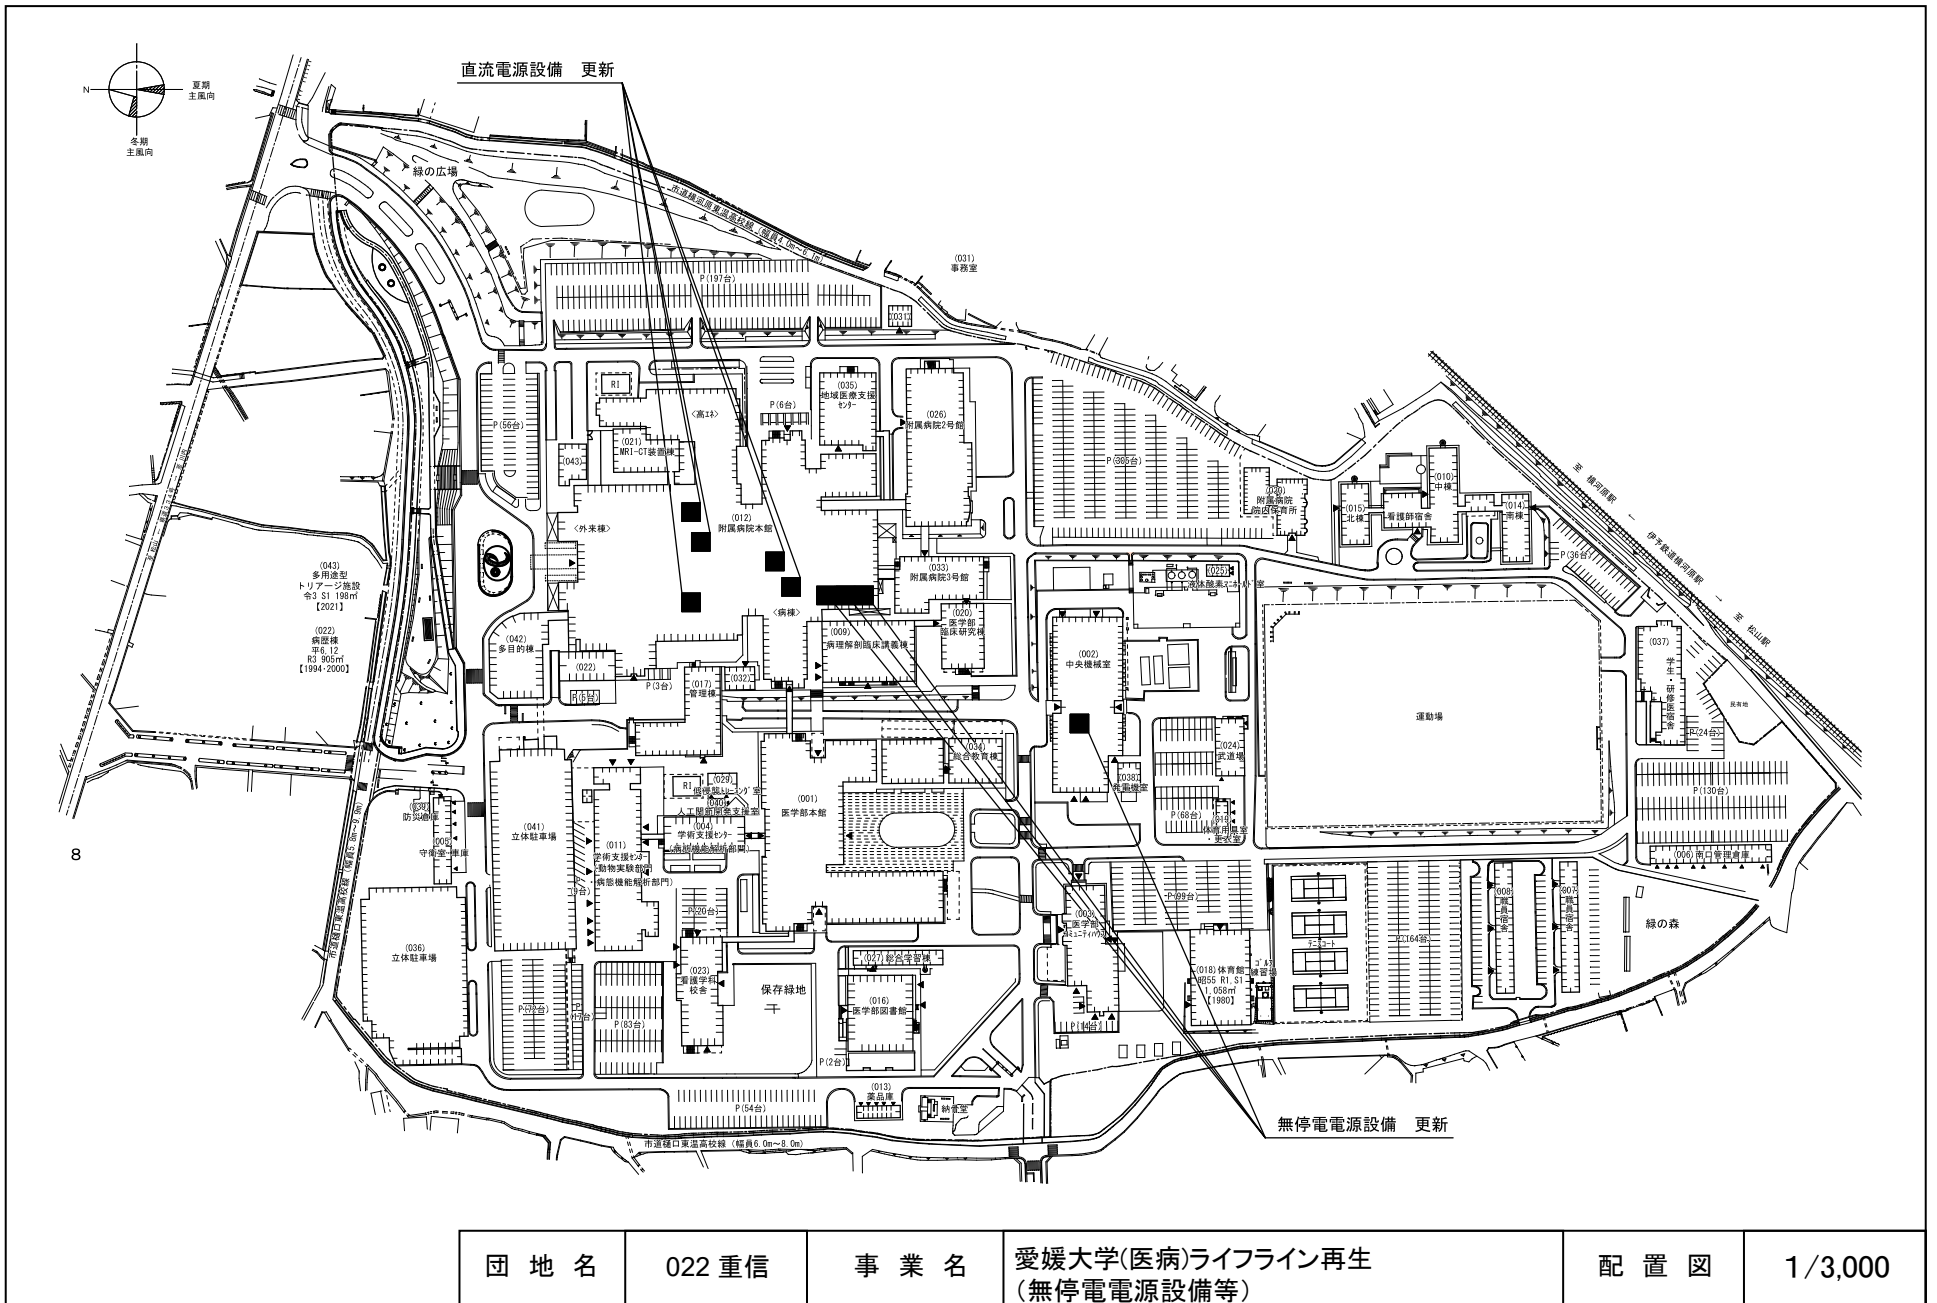


団地名	022 重信	事業名	愛媛大学(医病)ライフライン再生 (無停電電源設備等)	配置図	1/3,000
-----	--------	-----	--------------------------------	-----	---------

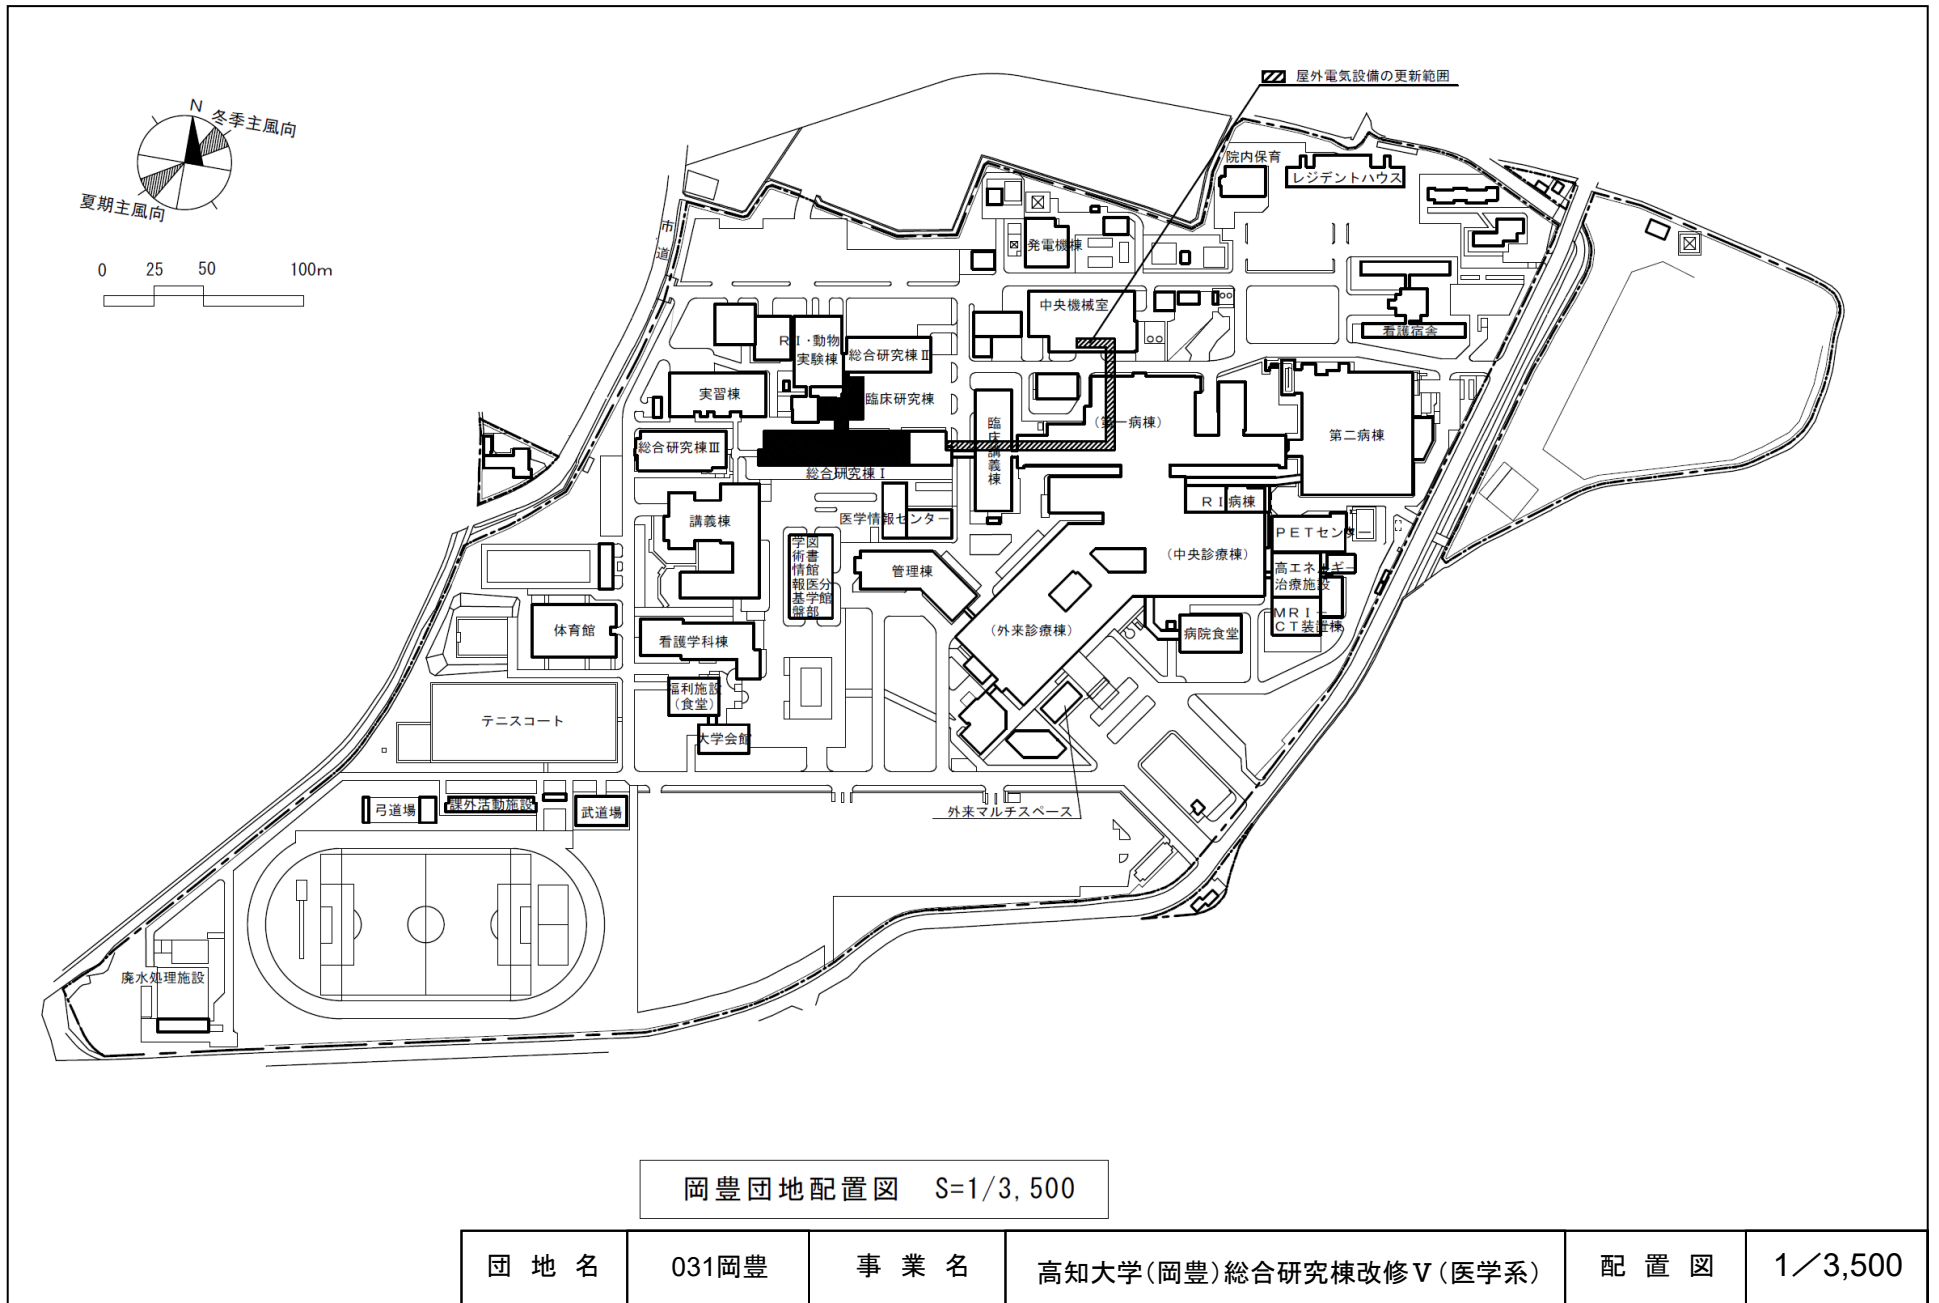


岡豊団地配置図 S=1/3, 500


団地名	031岡豊	事業名	高知大学(岡豊)総合研究棟改修V(医学系)	配置図	1/3,500
-----	-------	-----	-----------------------	-----	---------

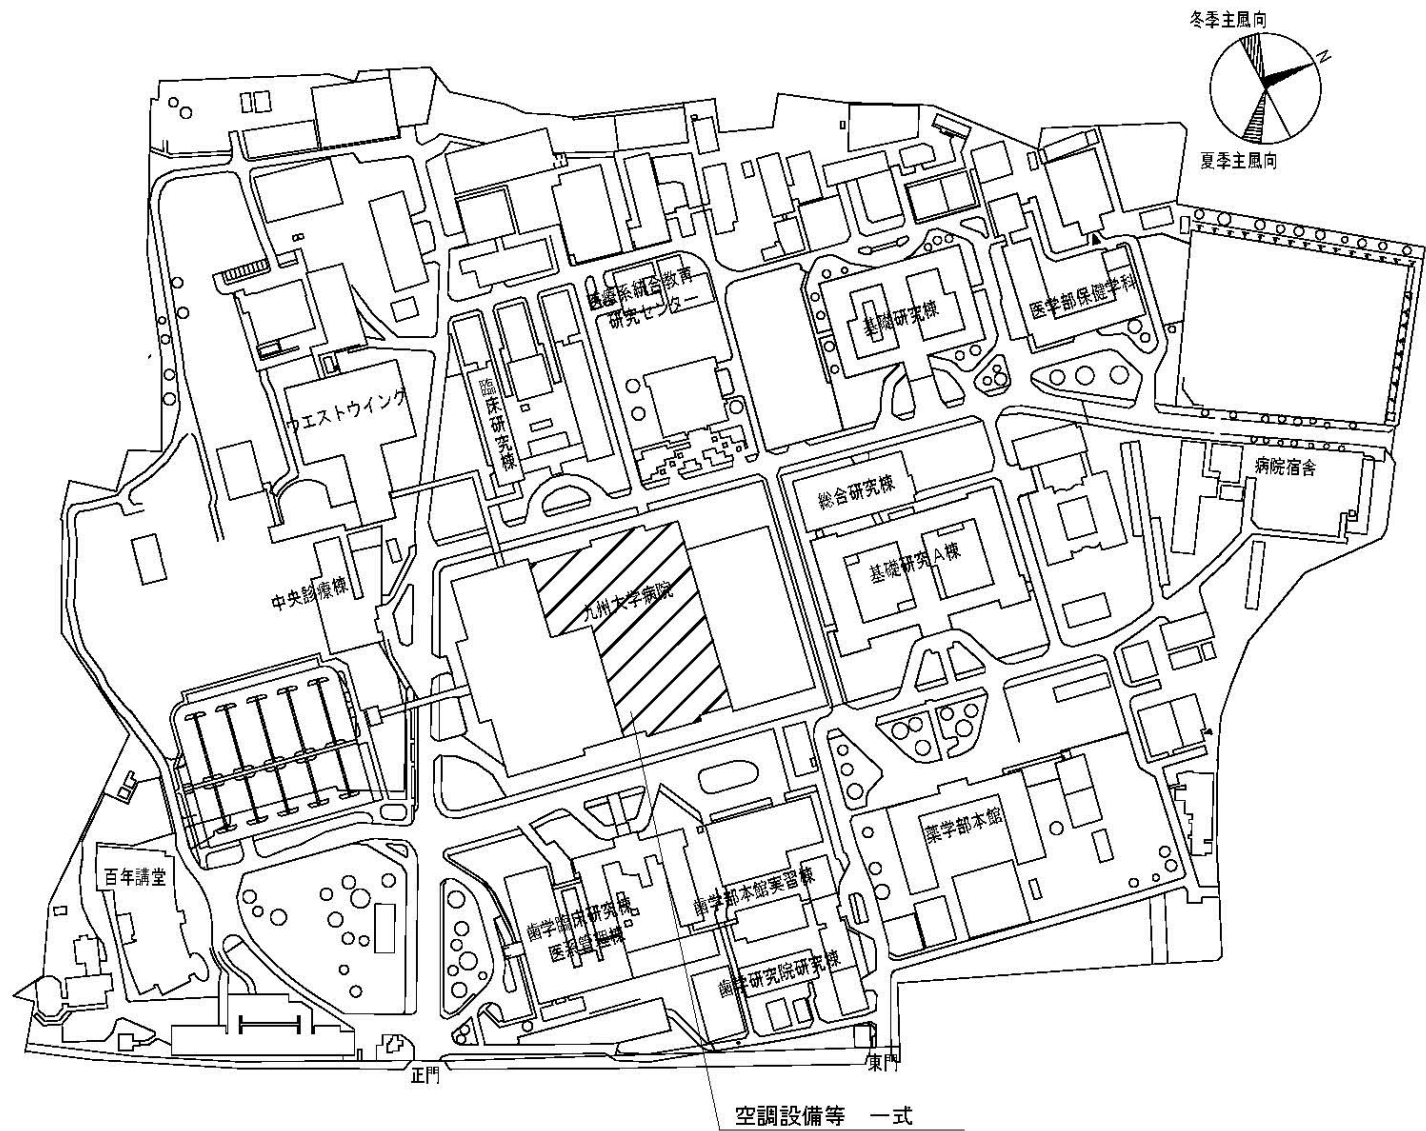


団地名	003 馬出	事業名	九州大学(医病)ライフライン再生(空調設備等)	配置図	1/4000
-----	--------	-----	-------------------------	-----	--------

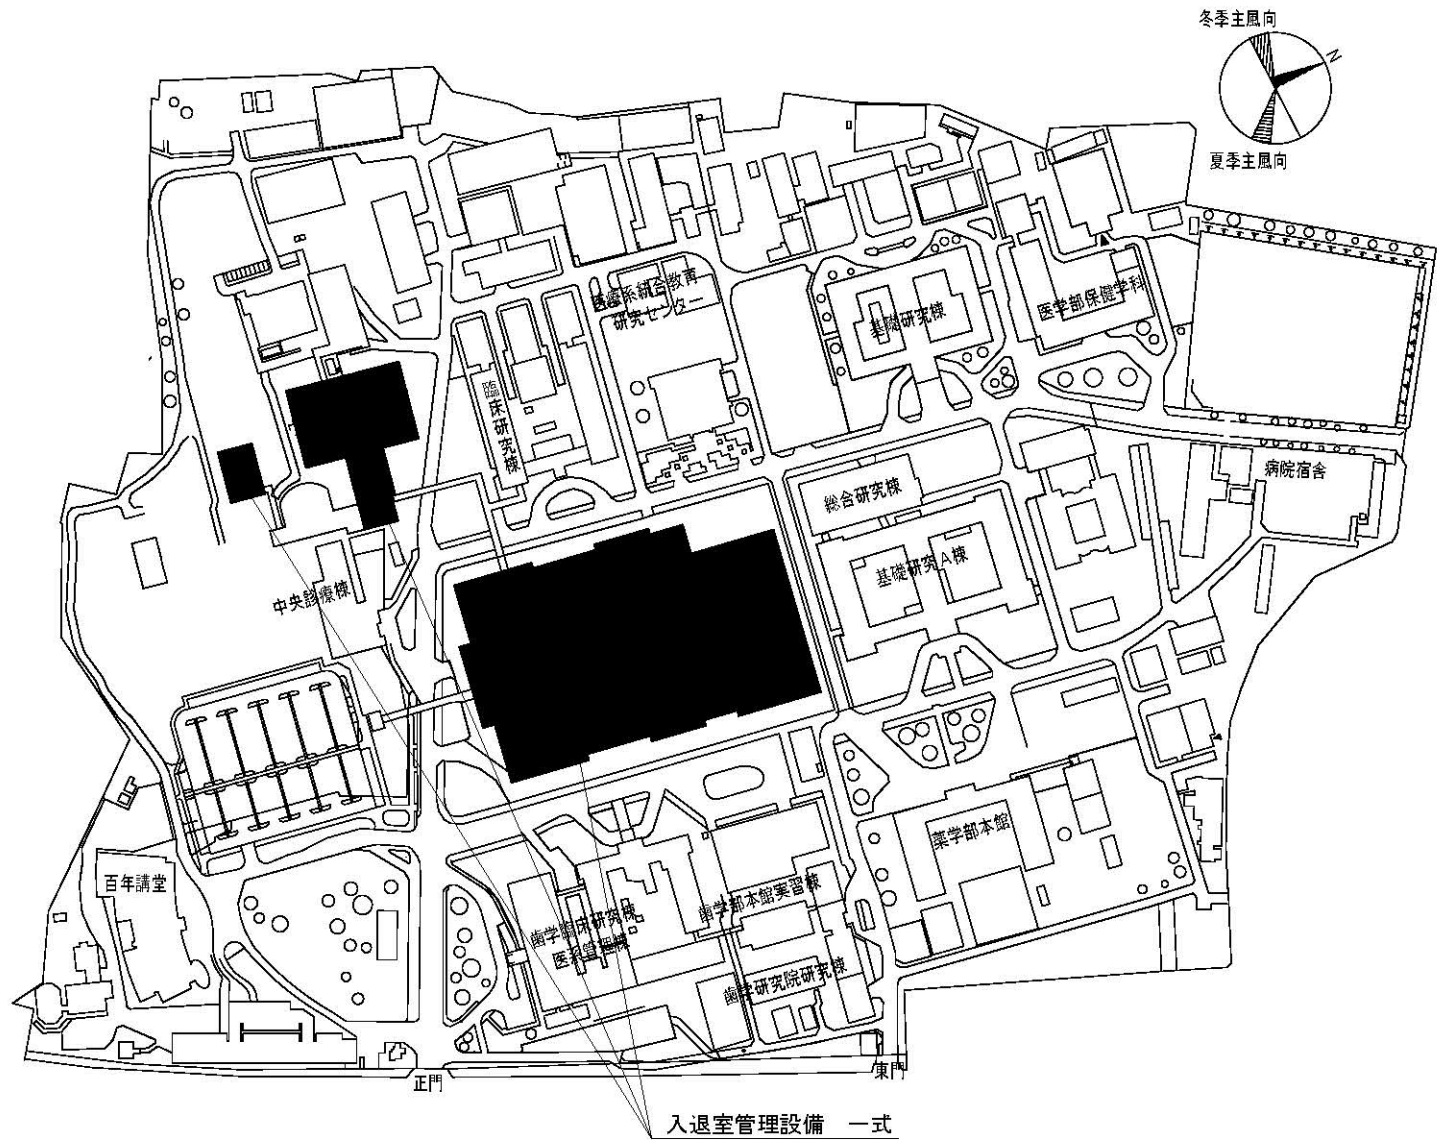

団地名	003 馬出	事業名	九州大学(医病)ライフライン再生(入退室管理設備)	配置図	1/4000
-----	--------	-----	---------------------------	-----	--------

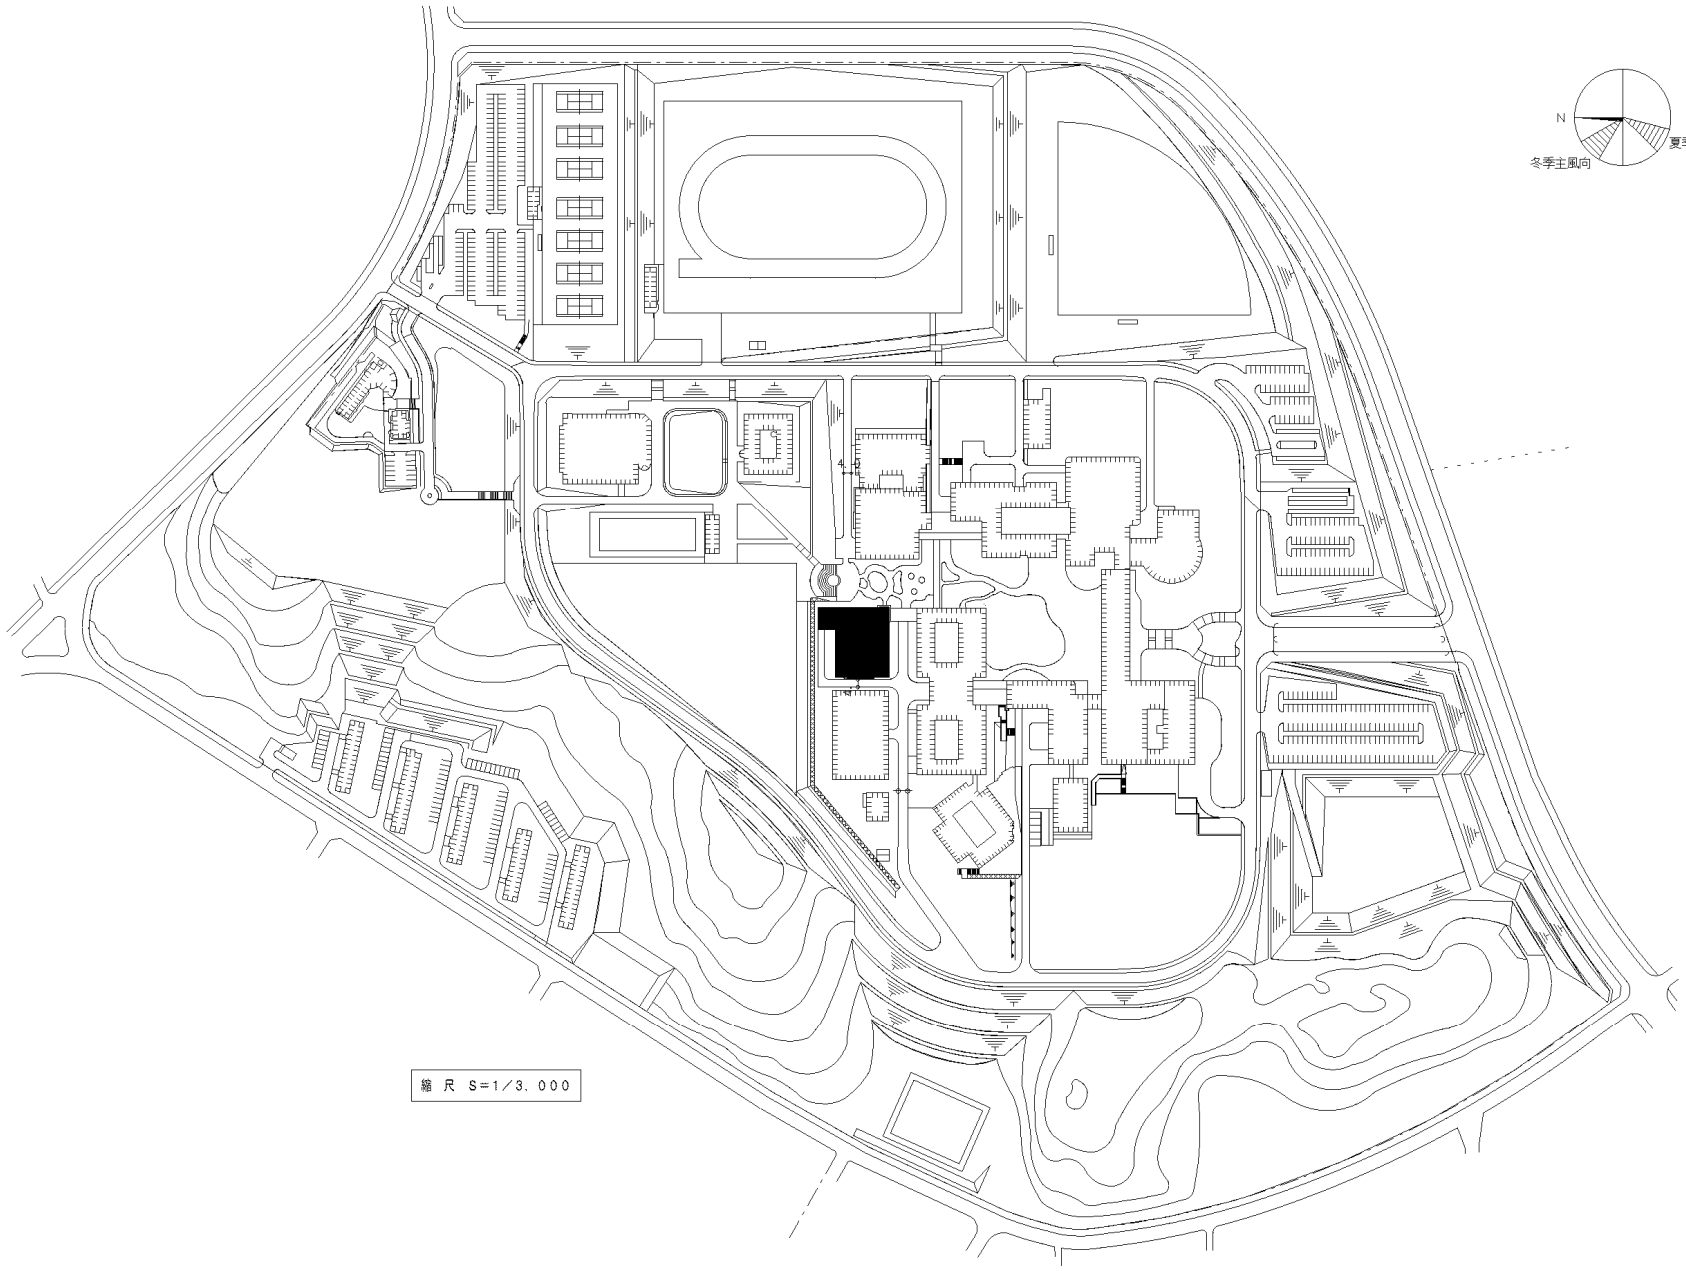


縮尺 S=1/3,000

 


団地名	002 飯塚	事業名	九州工業大学(飯塚)長寿命化促進事業	配置図	1/3,000
-----	--------	-----	--------------------	-----	---------



0 50m 100m

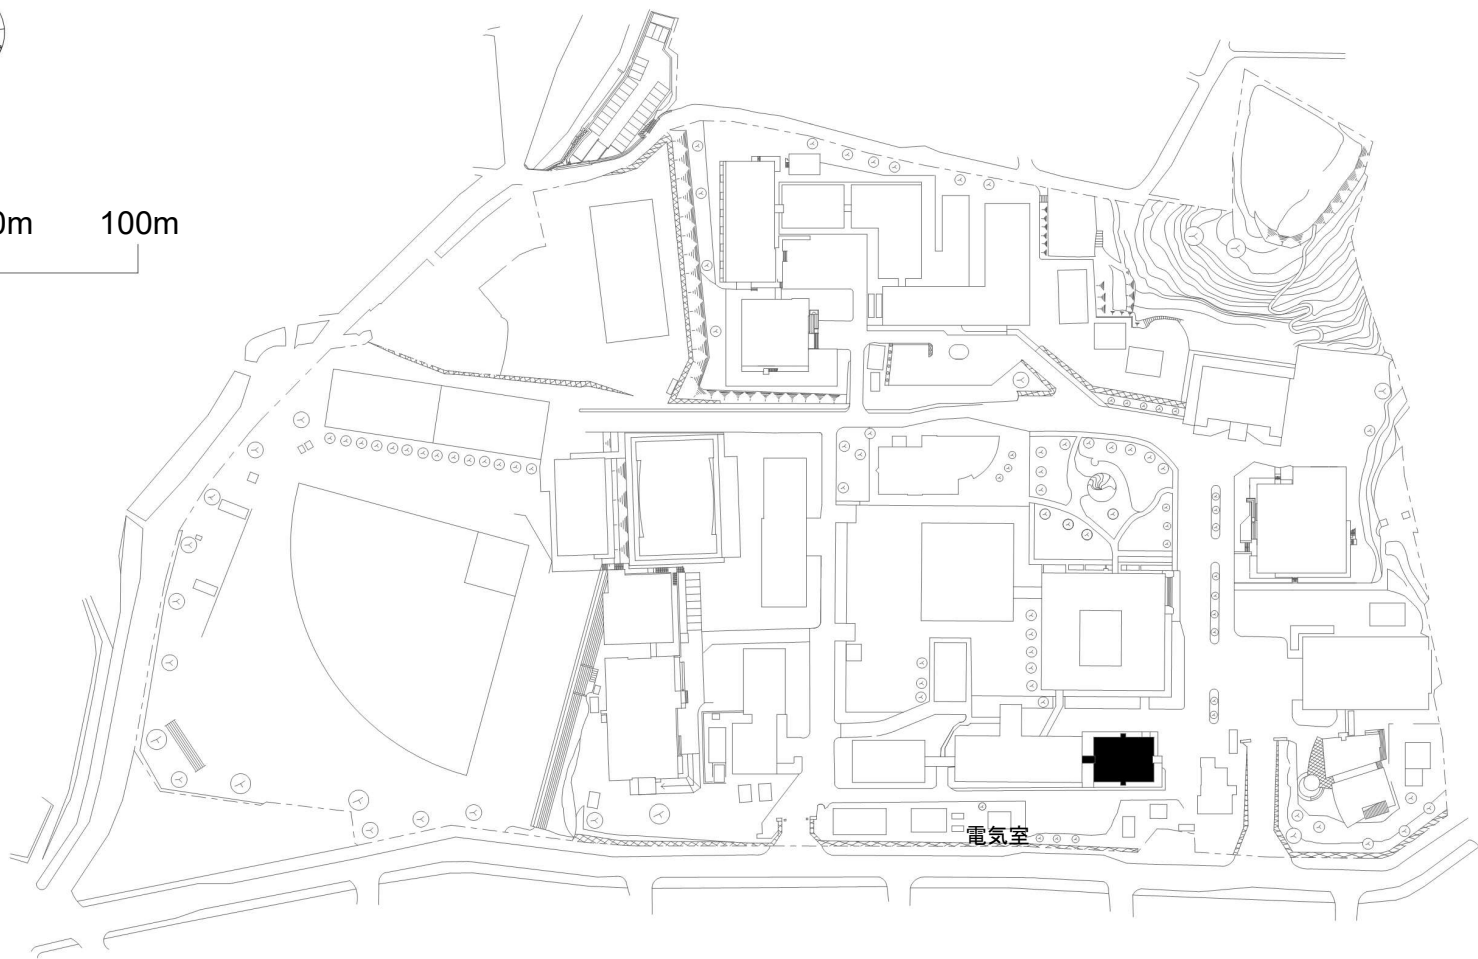

団地名	002 坂本1	事業名	長崎大学(坂本)長寿命化促進事業	配置図	1/2500
-----	---------	-----	------------------	-----	--------

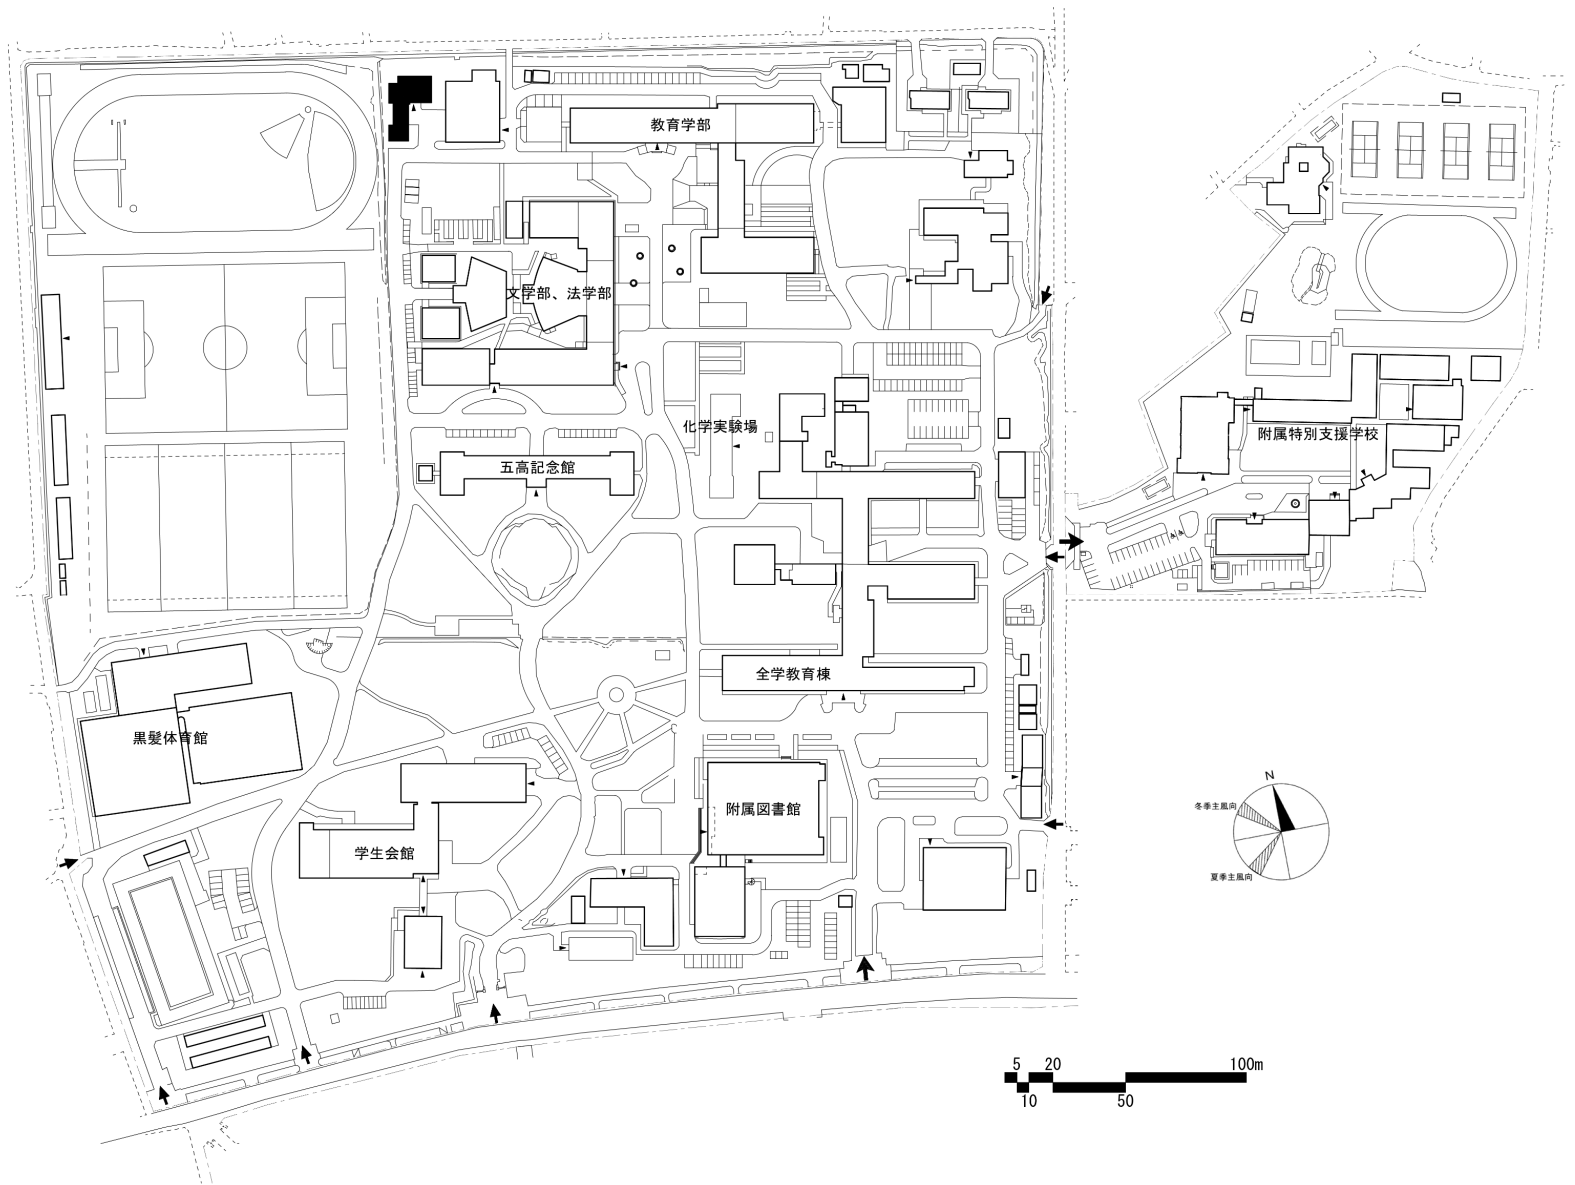

団地名

001 黒髪  
(北地区)


事業名

熊本大学(黒髪)総合研究棟改修(音楽系)



配置図

1/3,000




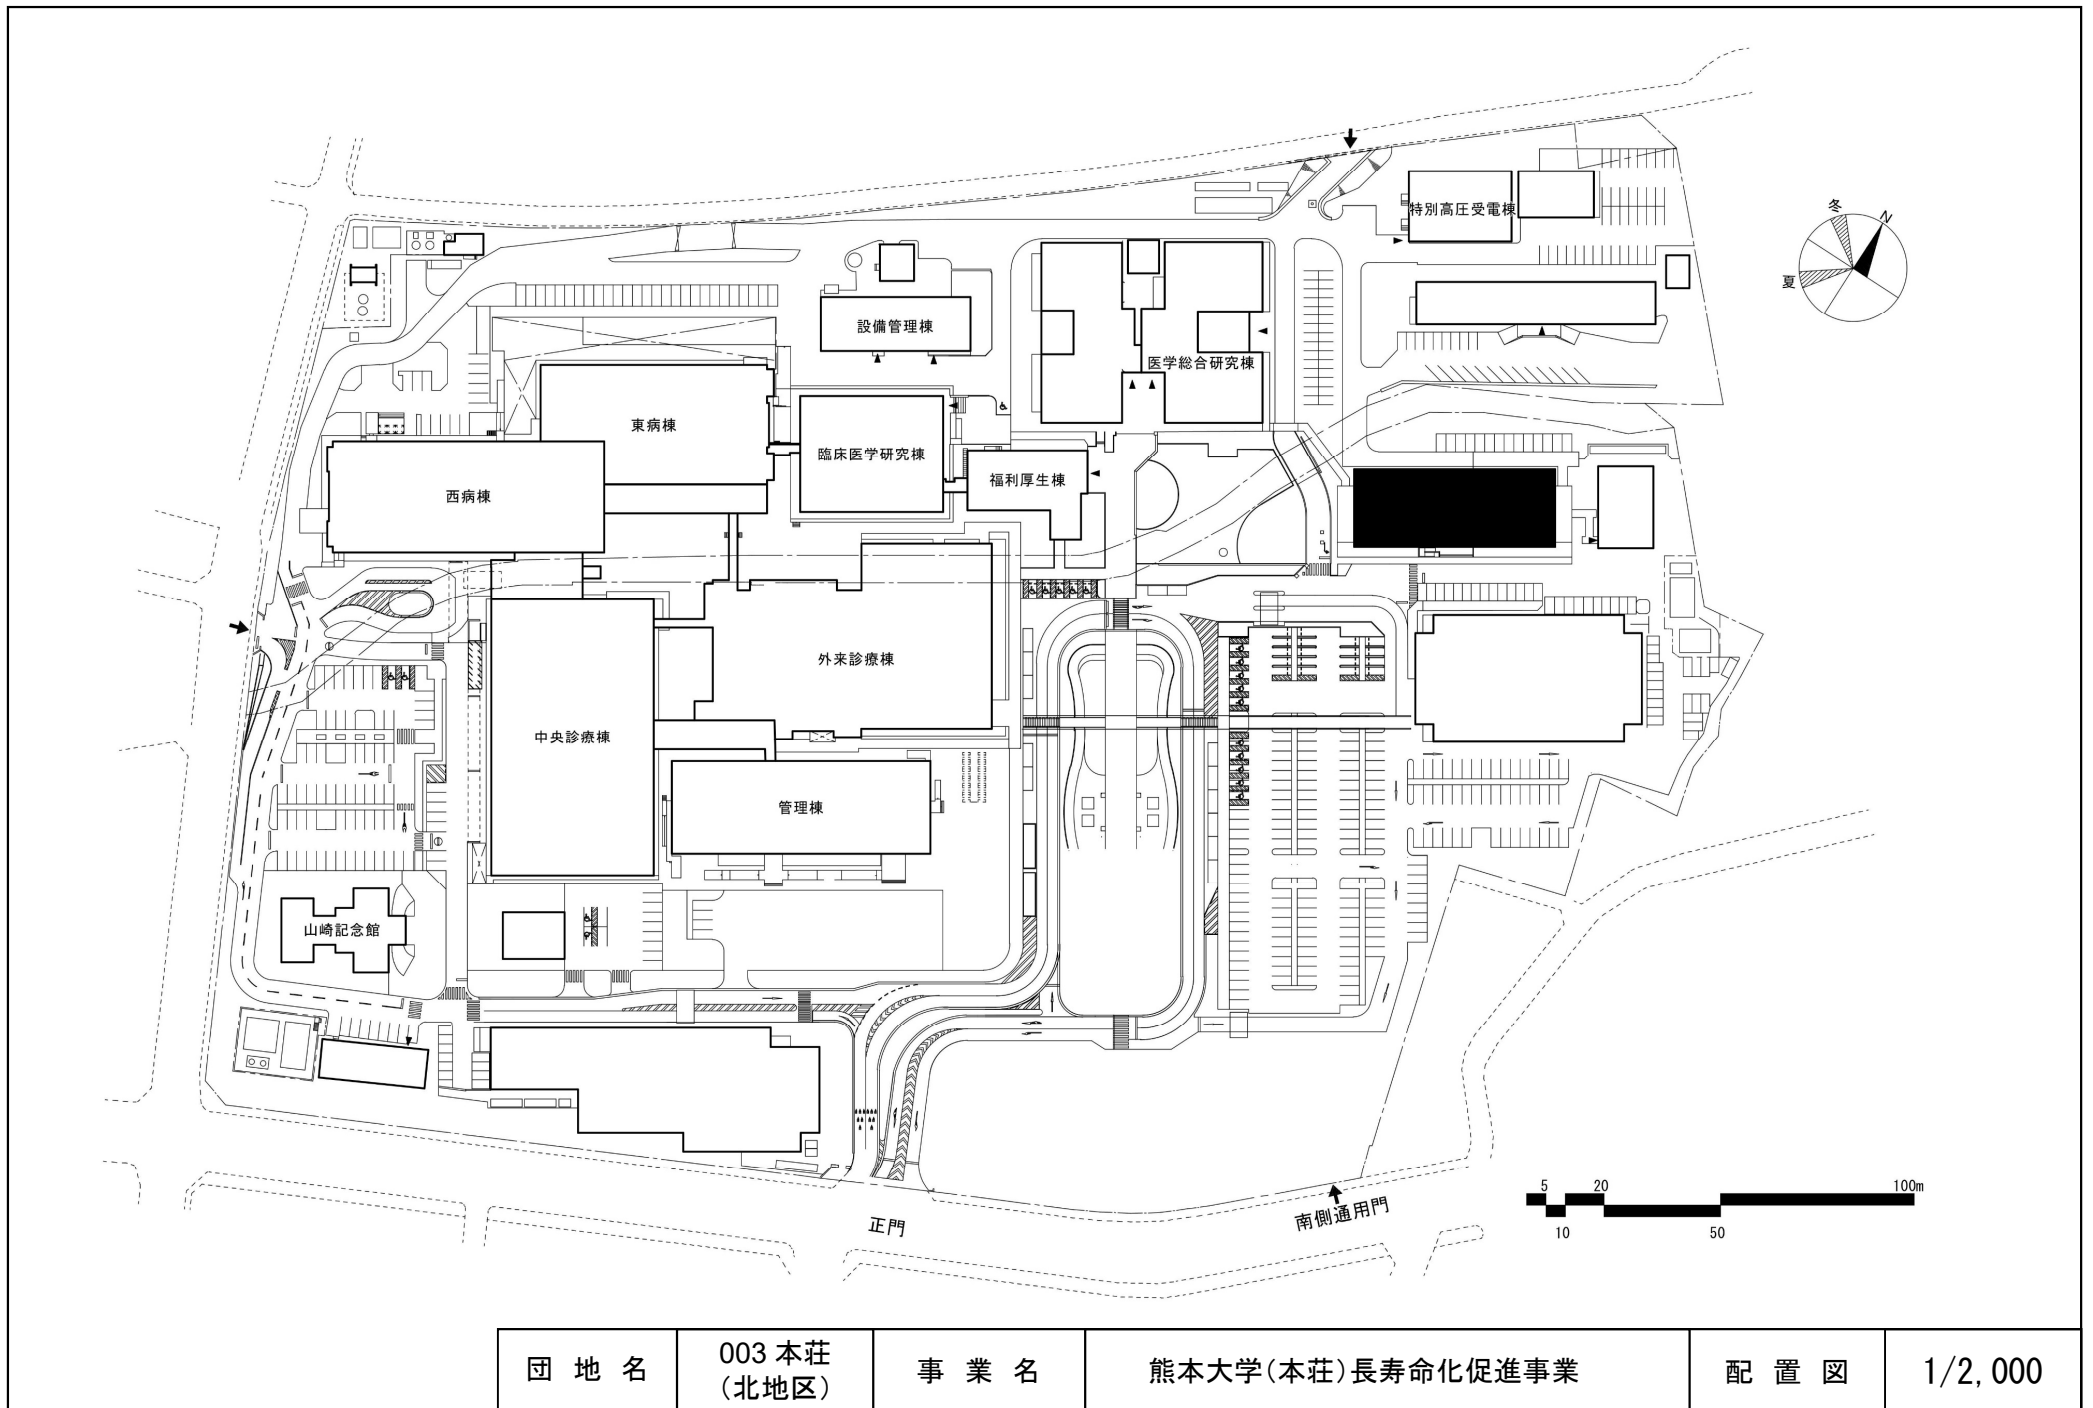


団地名 003 本荘 (北地区)	事業名 熊本大学(本荘)長寿命化促進事業	配置図	1/2,000
------------------------	-------------------------	-----	---------

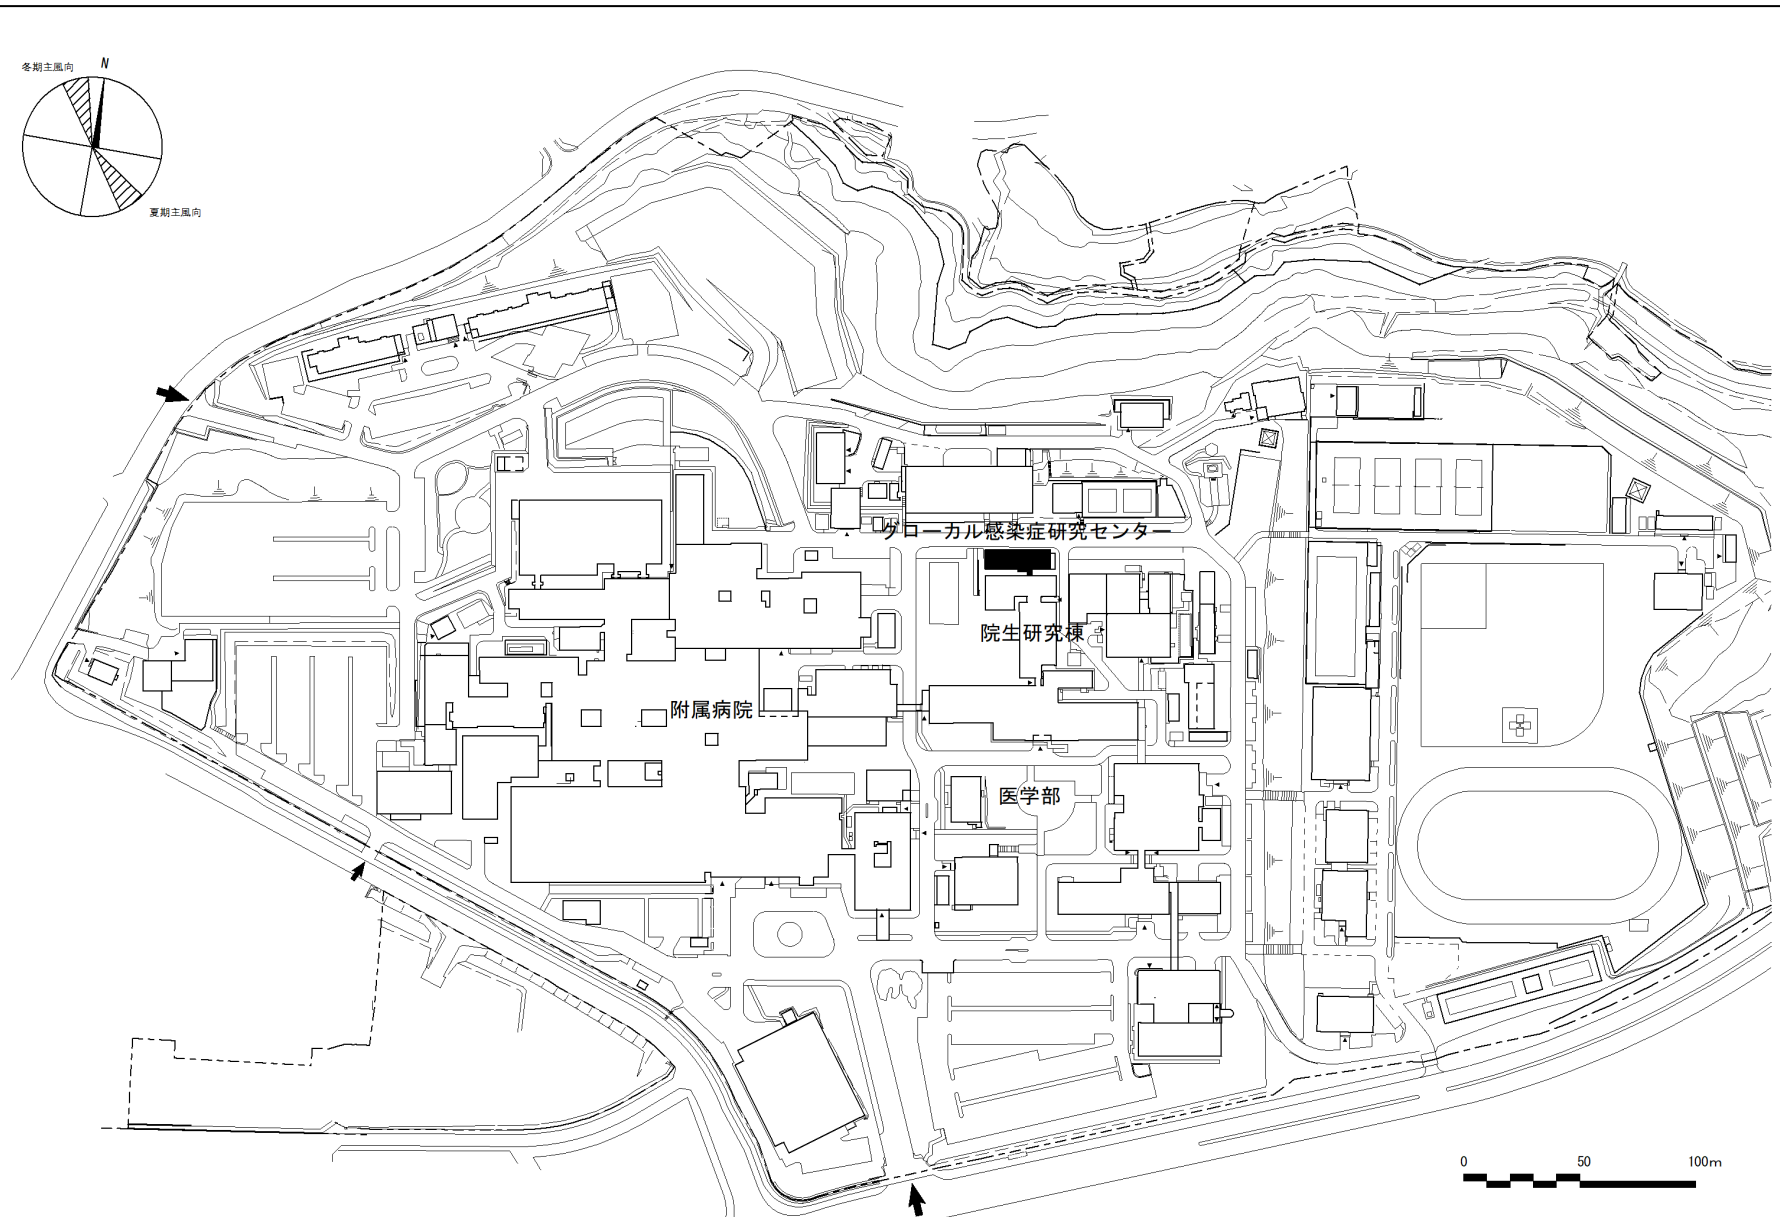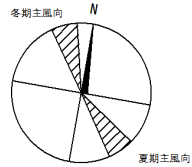


団地名	002 挟間	事業名	大分大学(挟間)グローバル感染症研究センター	配置図	1/3000
-----	--------	-----	------------------------	-----	--------

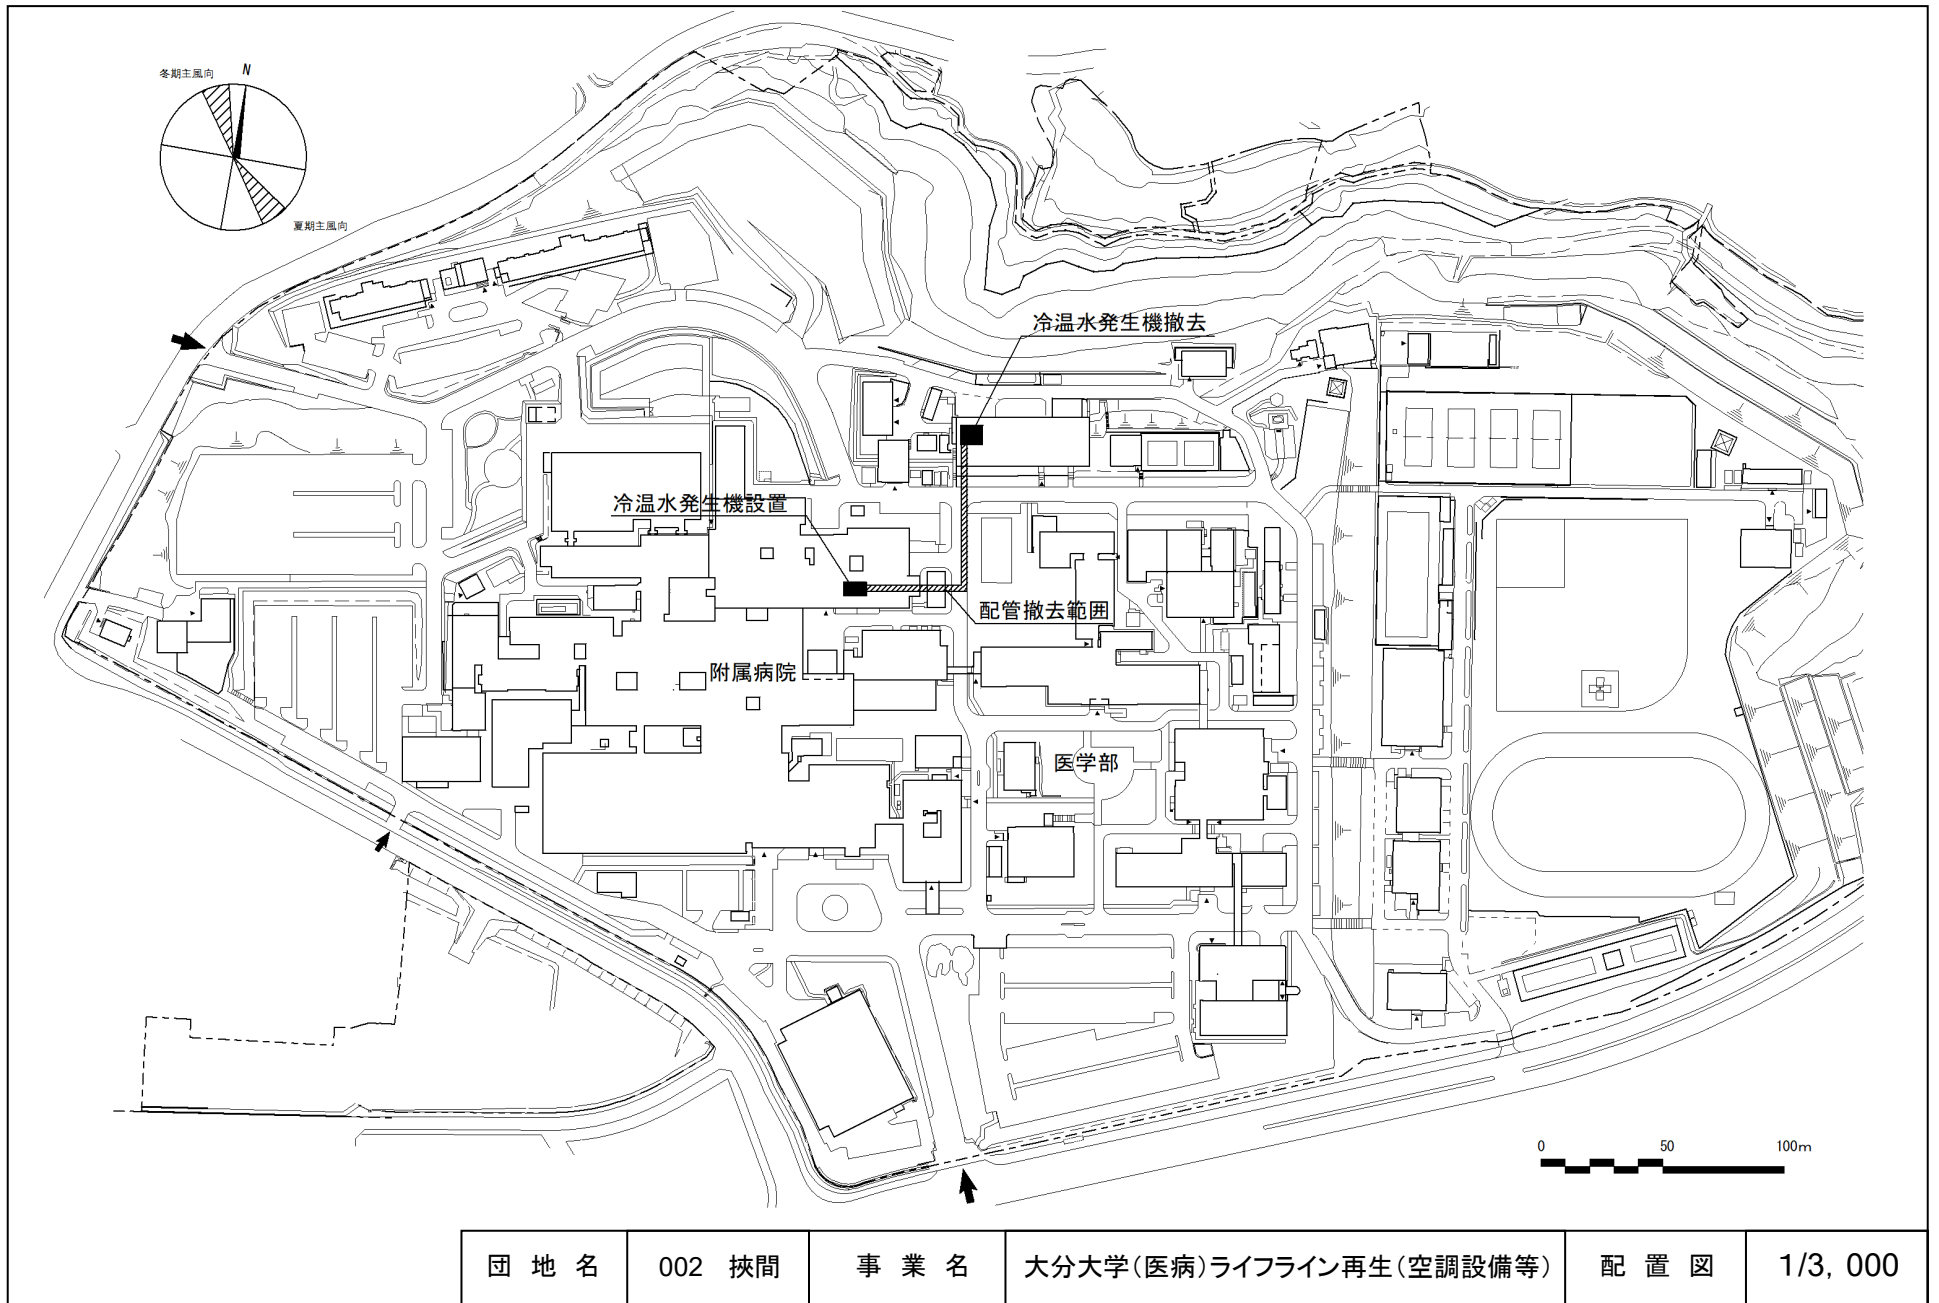


団地名	002 挟間	事業名	大分大学(医病)ライフライン再生(空調設備等)	配置図	1/3, 000
-----	--------	-----	-------------------------	-----	----------

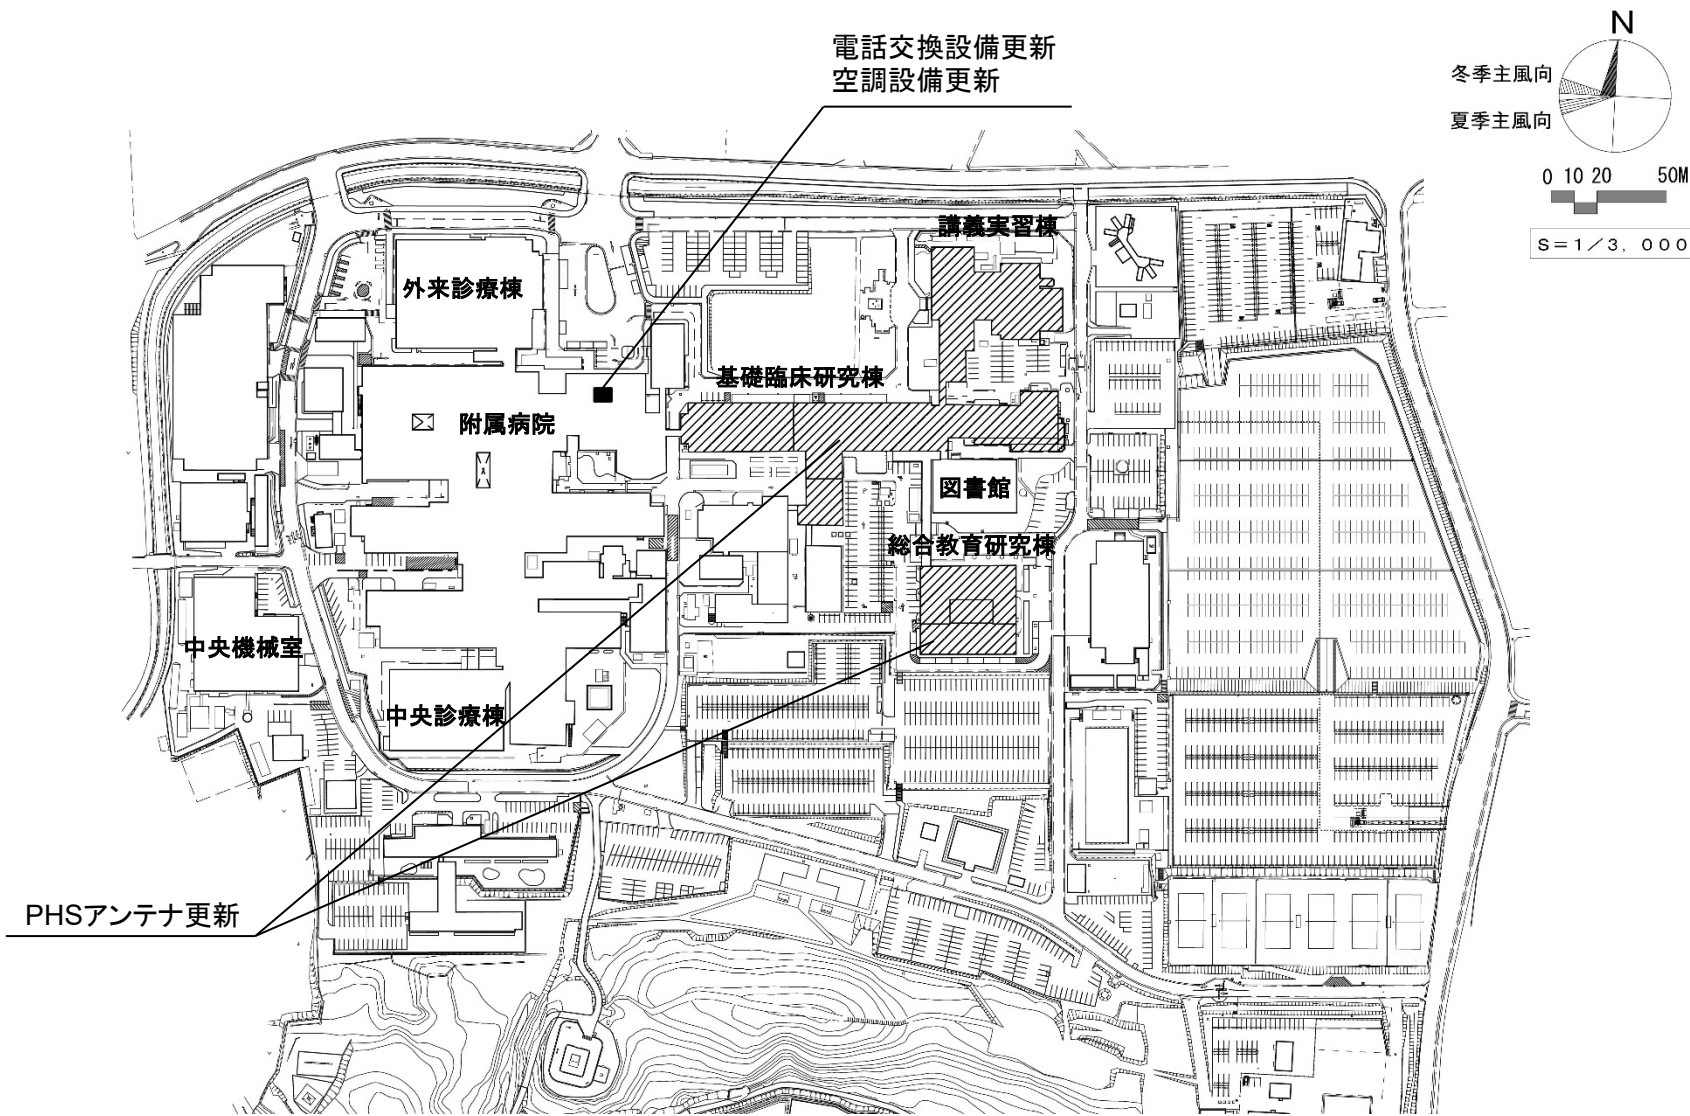


団地名	050 清武	事業名	宮崎大学(清武)ライフライン再生(電話交換設備等)	配置図	1/3,000
-----	--------	-----	---------------------------	-----	---------

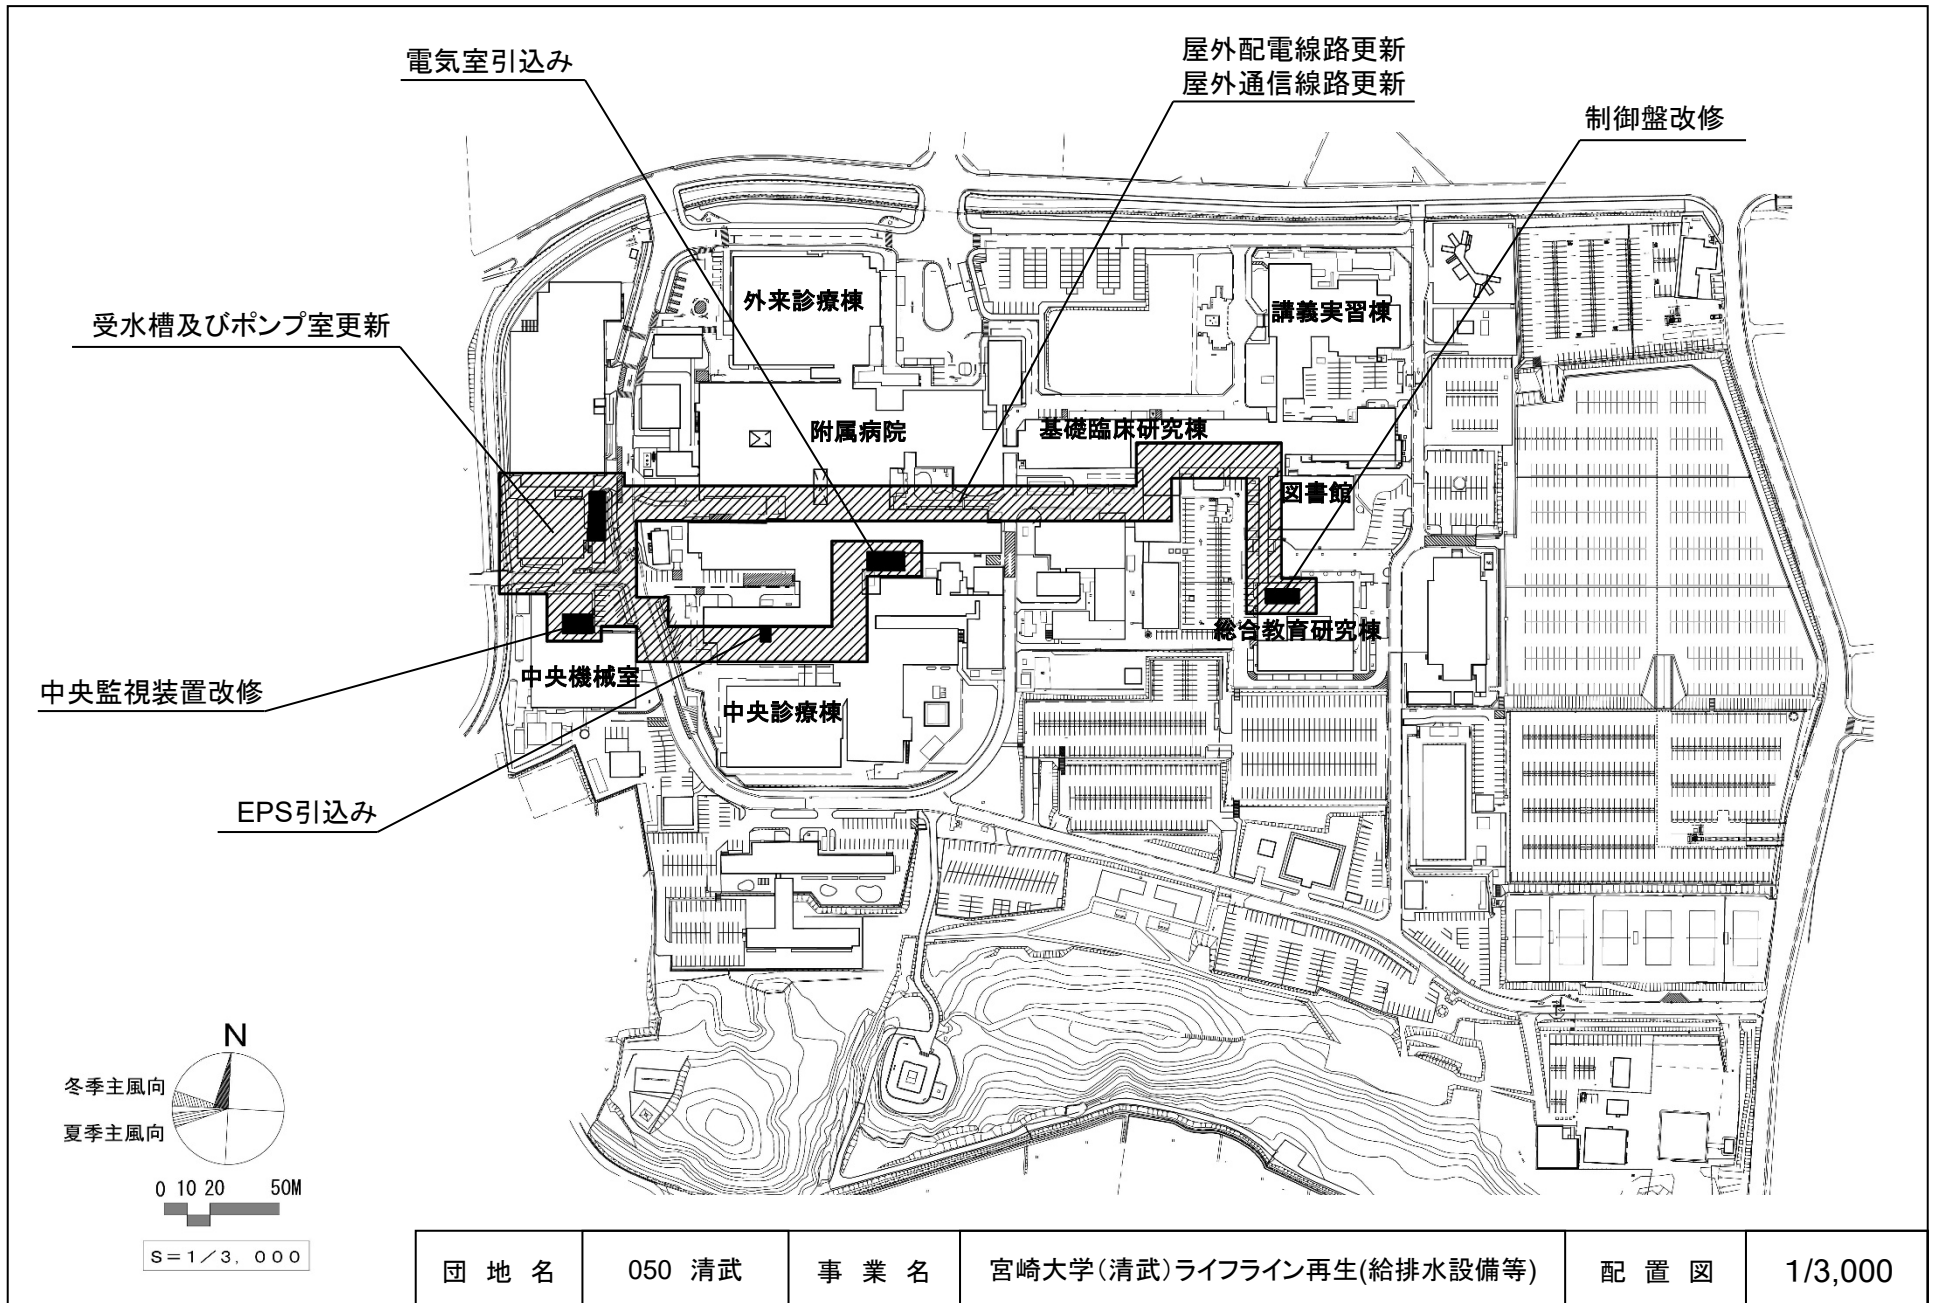


団地名	050 清武	事業名	宮崎大学(清武)ライフライン再生(給排水設備等)	配置図	1/3,000
-----	--------	-----	--------------------------	-----	---------

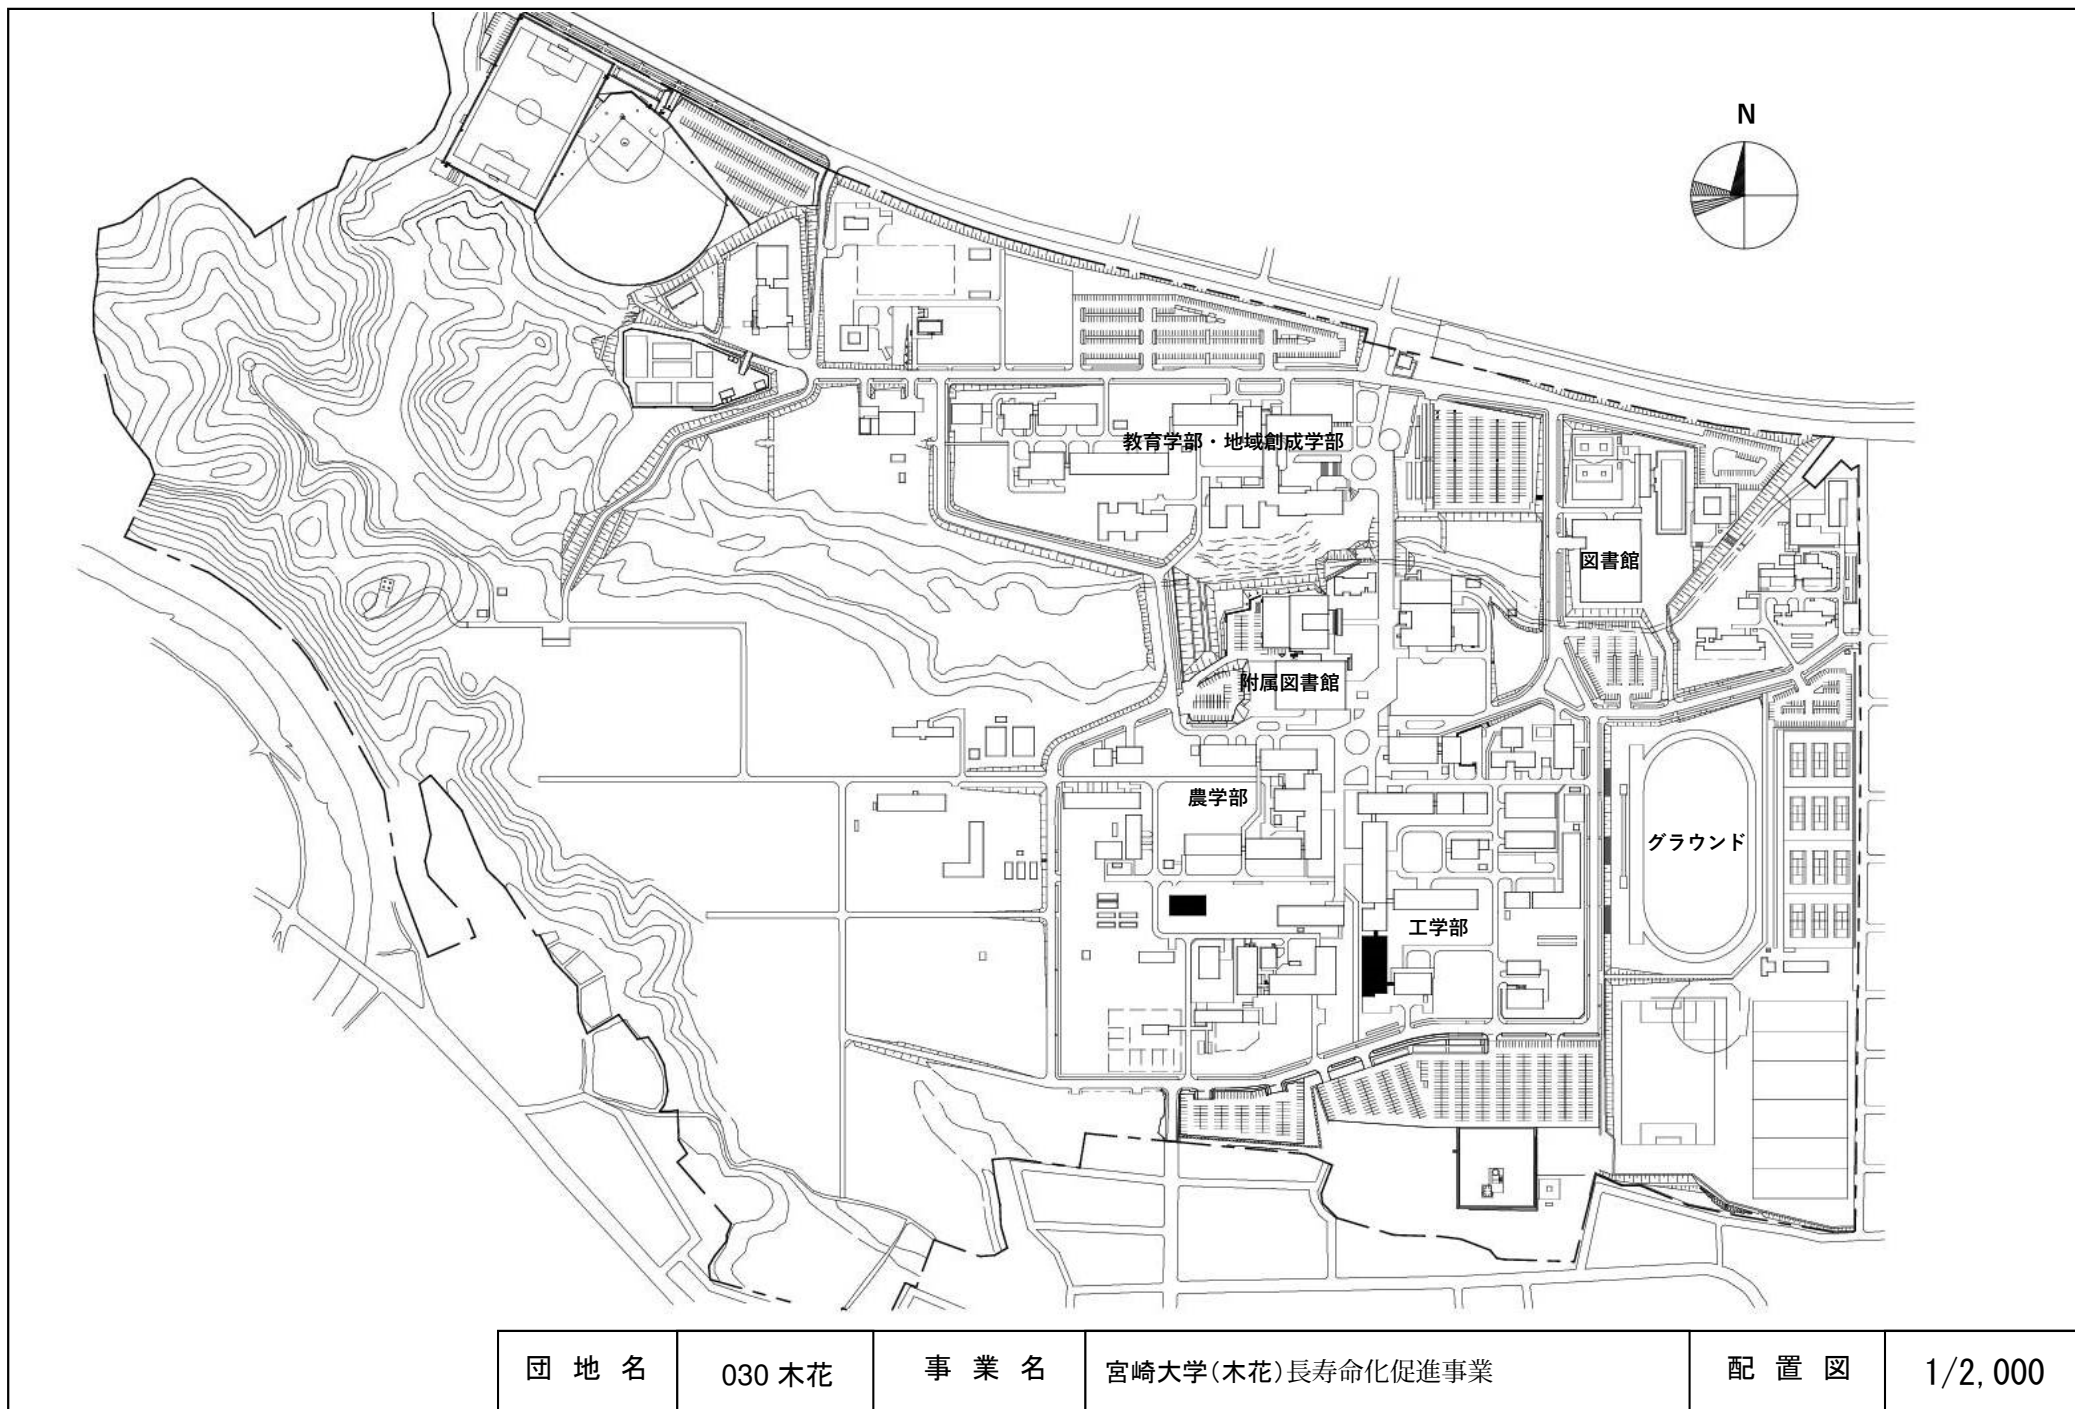

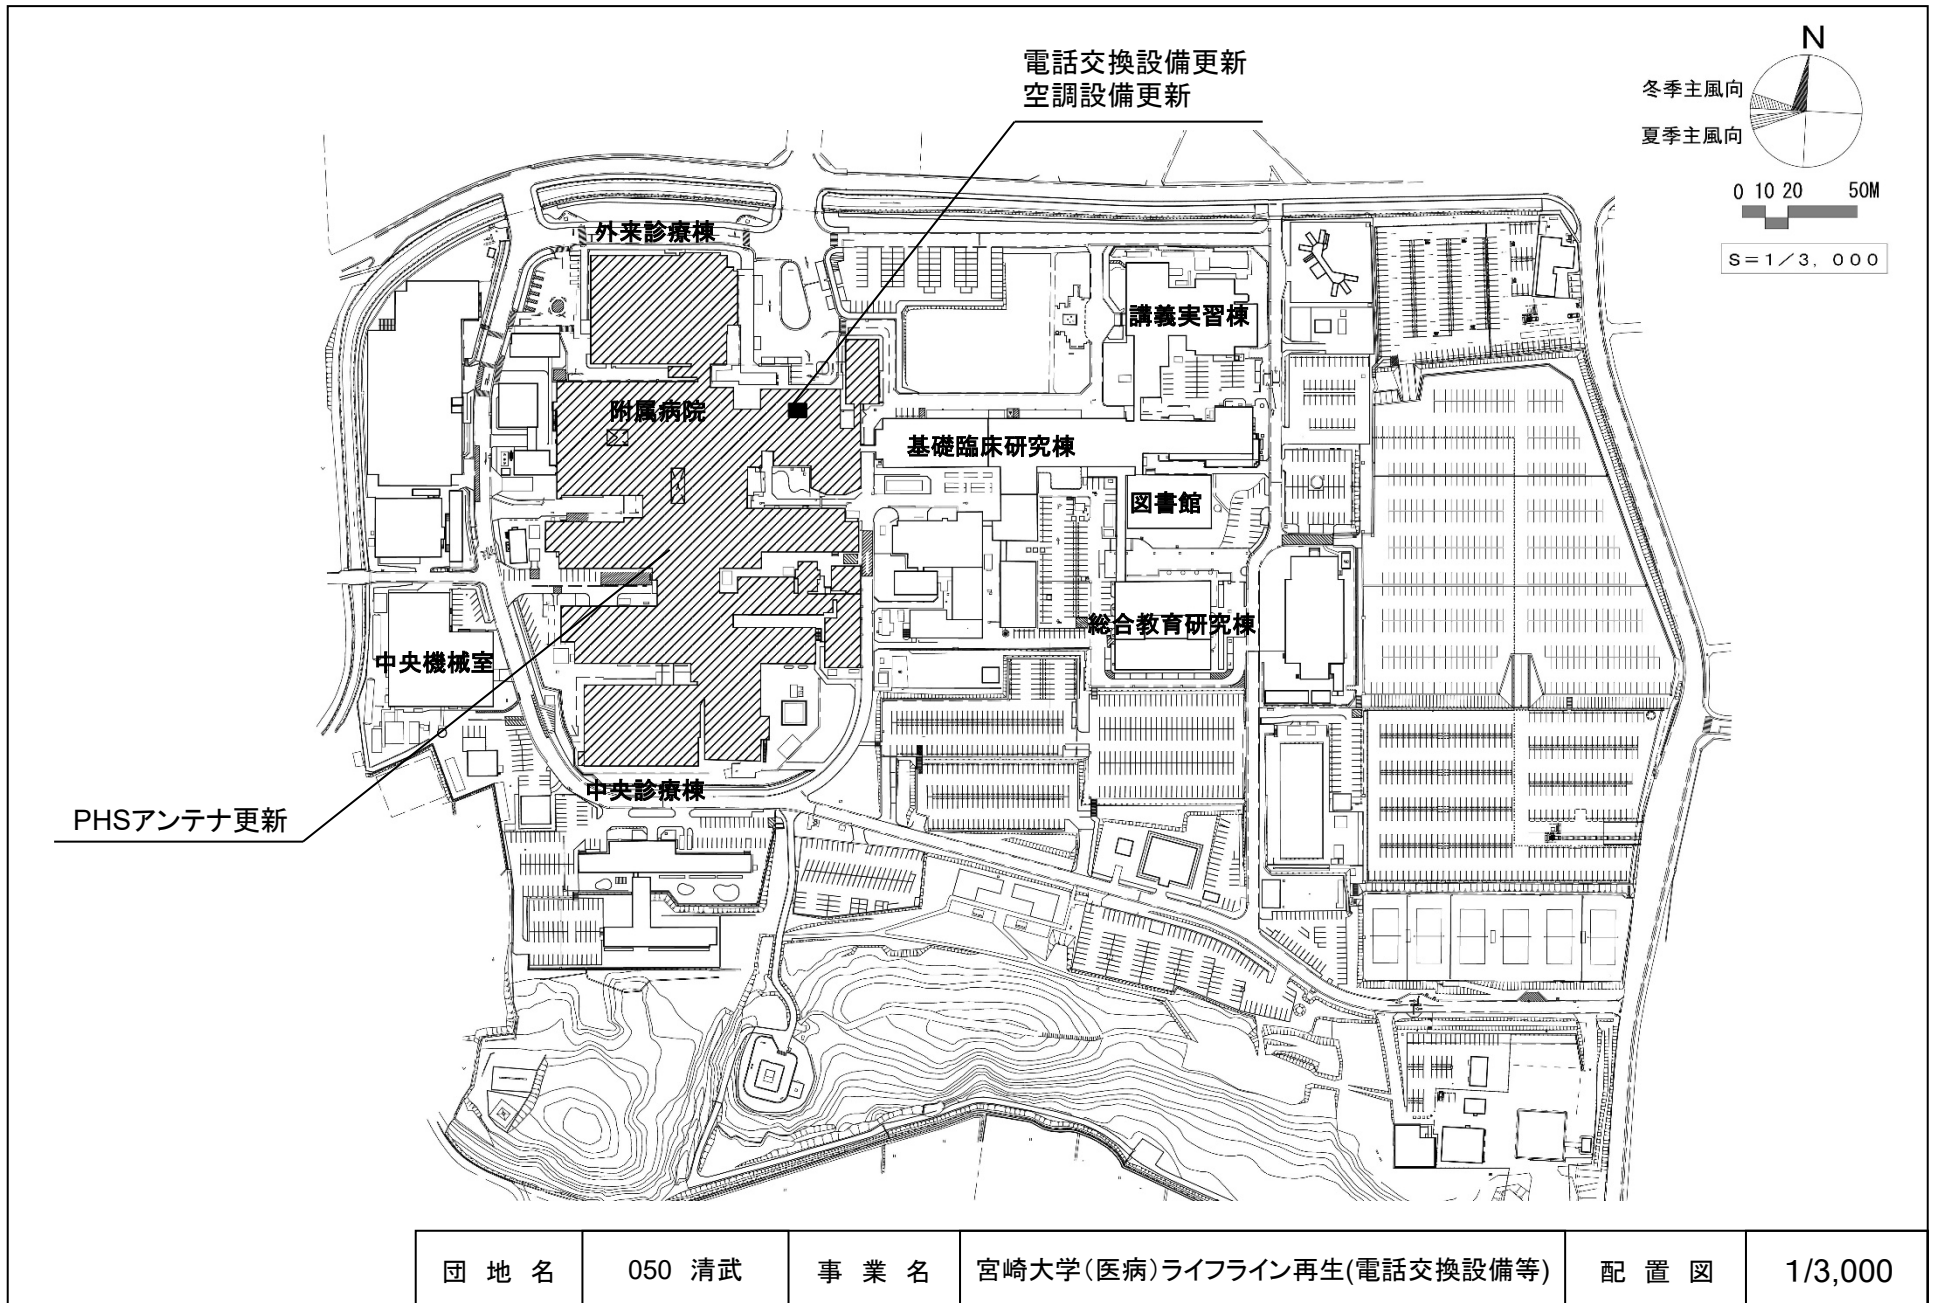

団地名	050 清武	事業名	宮崎大学(医病)ライフライン再生(電話交換設備等)	配置図	1/3,000
-----	--------	-----	---------------------------	-----	---------

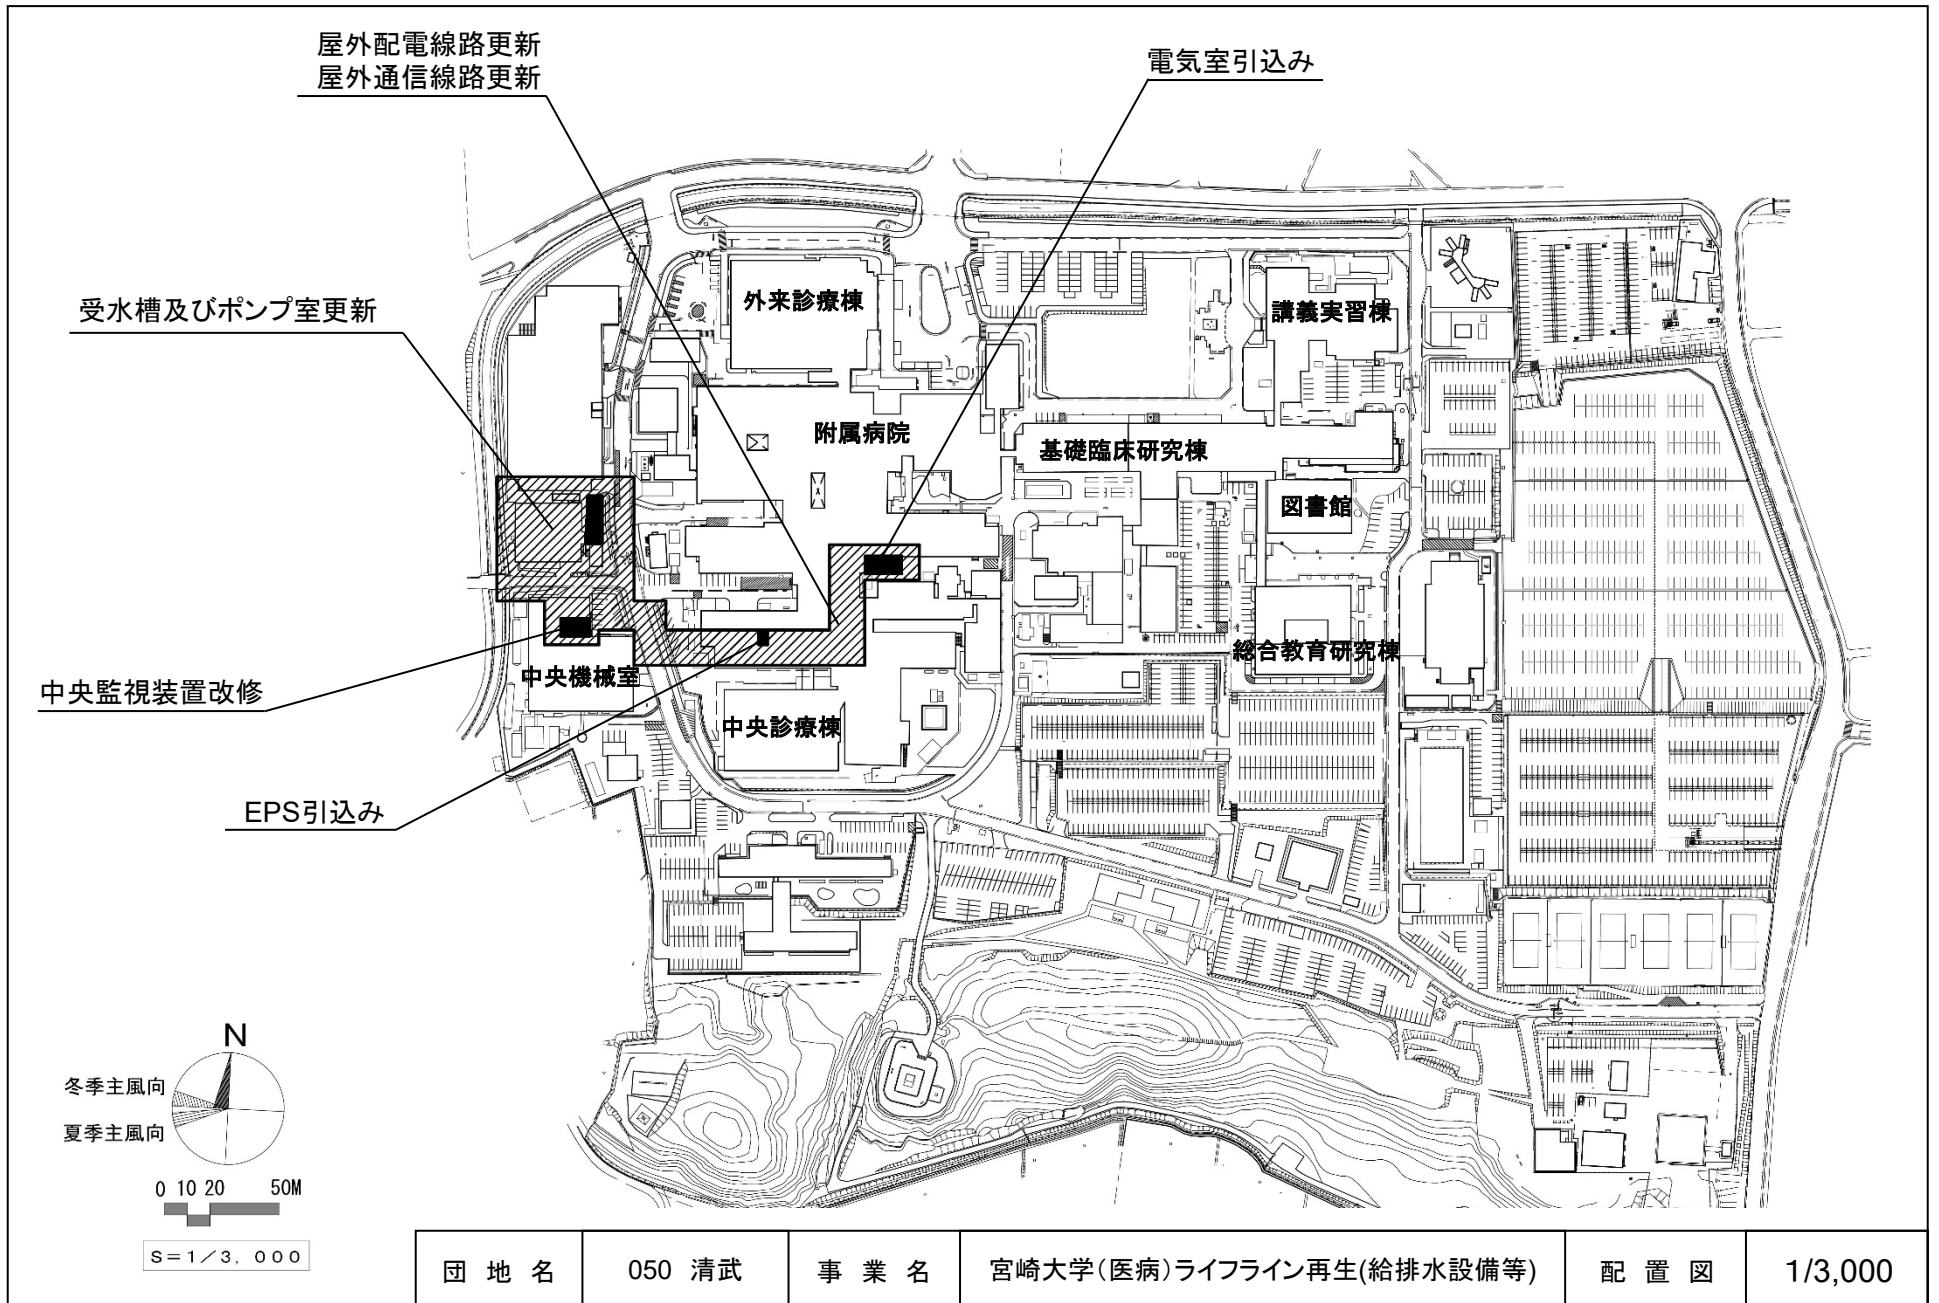


団地名	050 清武	事業名	宮崎大学(医病)ライフライン再生(給排水設備等)	配置図	1/3,000
-----	--------	-----	--------------------------	-----	---------




磁北 (西偏 5° ~ 15°)




冬期主風向

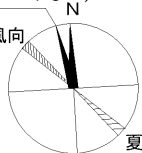

夏期主風向

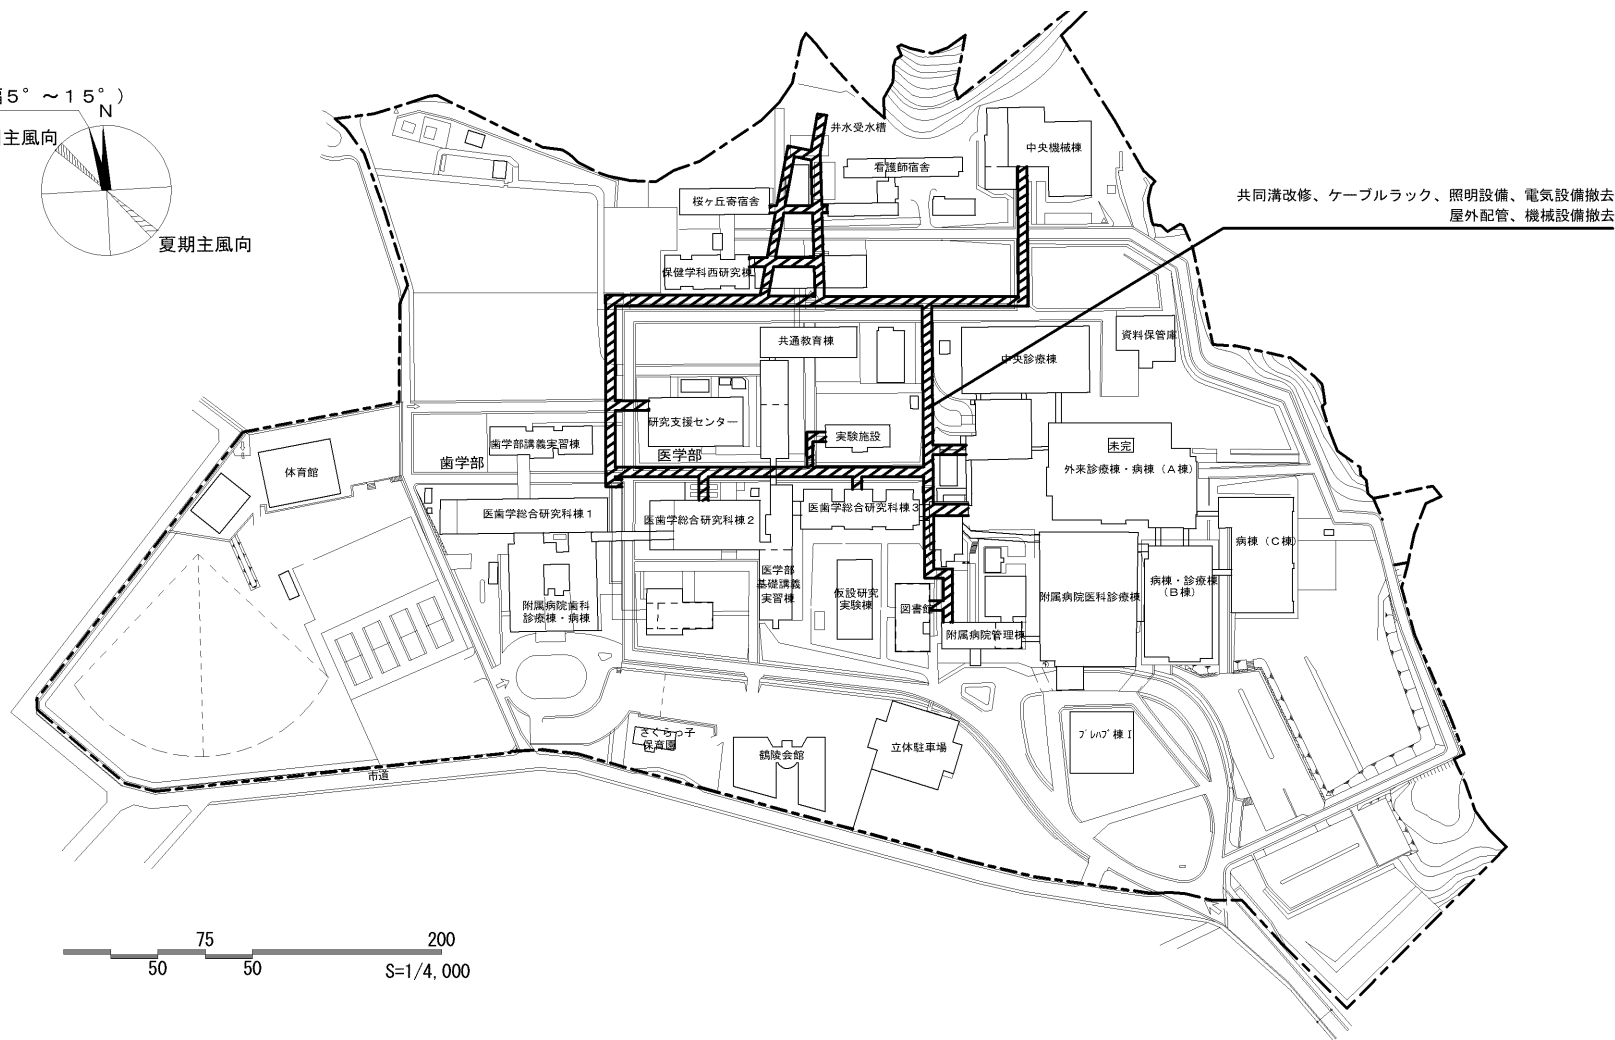


団地名	030(桜ヶ丘)	事業名	鹿児島大学(桜ヶ丘)ライフライン再生(電気設備等)	配置図	1/4000
-----	----------	-----	---------------------------	-----	--------

 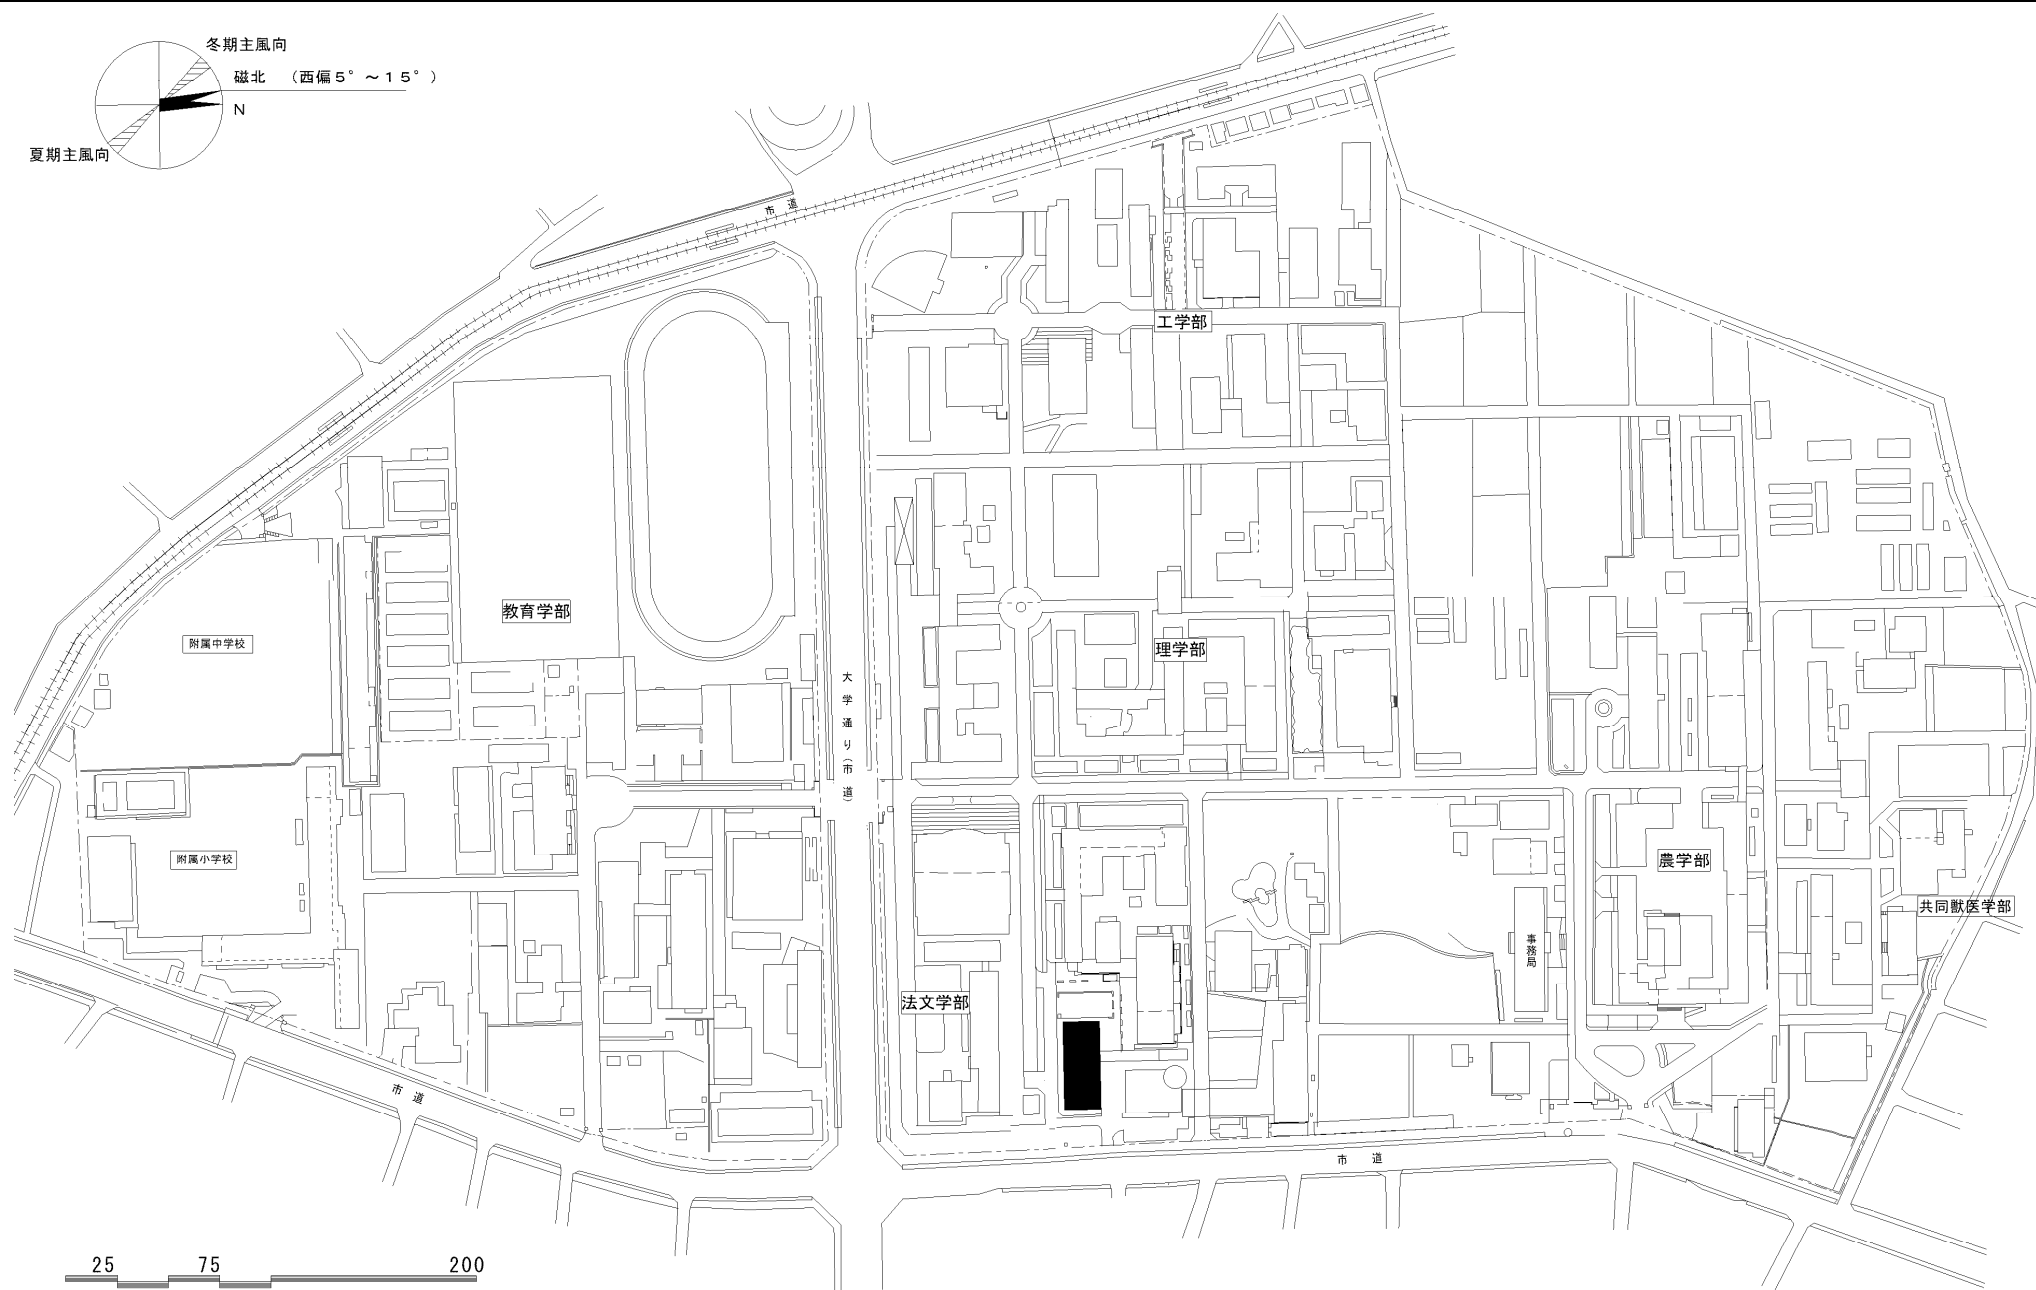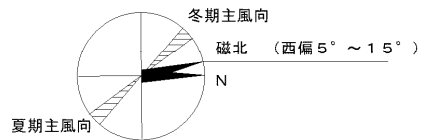


団地名	(001) 郡元	事業名	鹿児島大学(郡元)長寿命化促進事業	配置図	1/4000
-----	----------	-----	-------------------	-----	--------

磁北 (西偏 5° ~ 15°)


冬期主風向

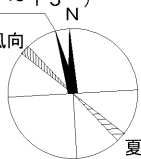



夏期主風向

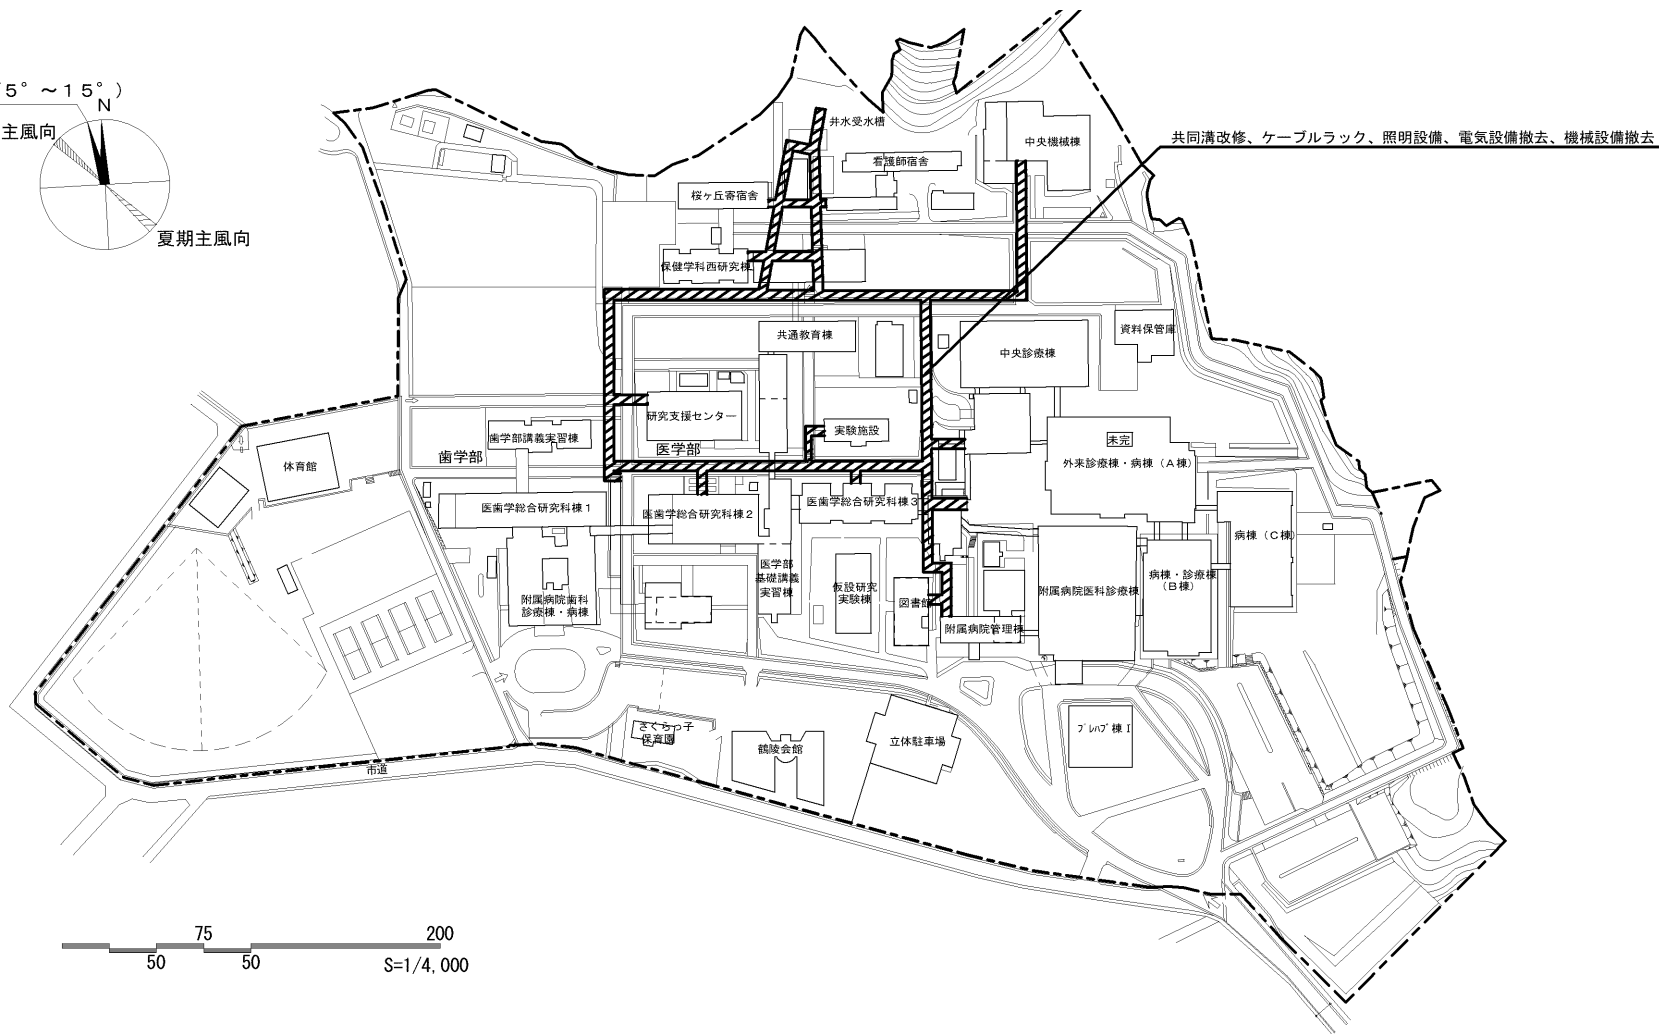


団地名	030(桜ヶ丘)	事業名	鹿児島大学(医・歯病)ライフライン再生(電気設備等)	配置図	1/4000
-----	----------	-----	----------------------------	-----	--------

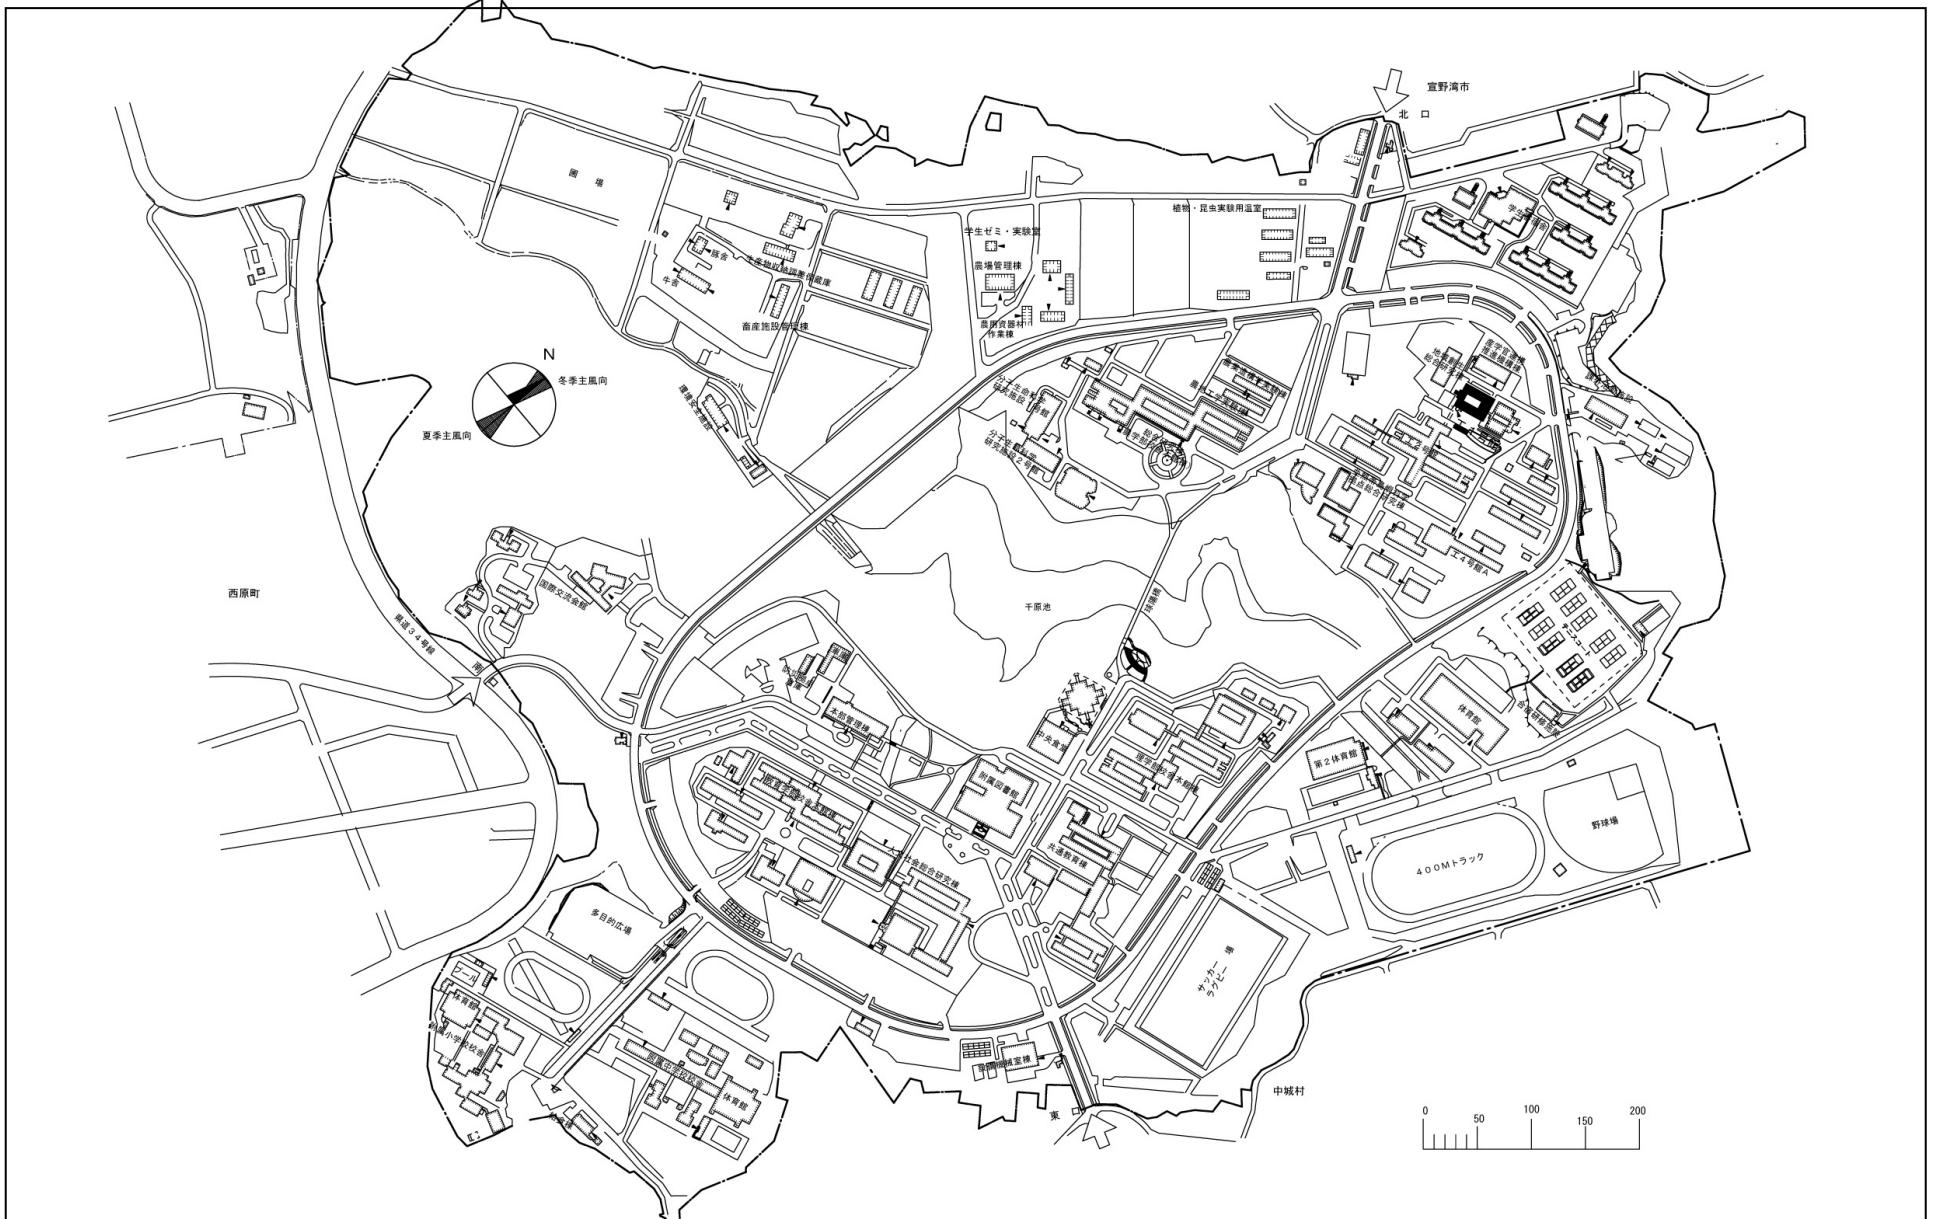


団地名	010 千原	事業名	琉球大学（千原）長寿命化促進事業	配置図	1/6000
-----	--------	-----	------------------	-----	--------

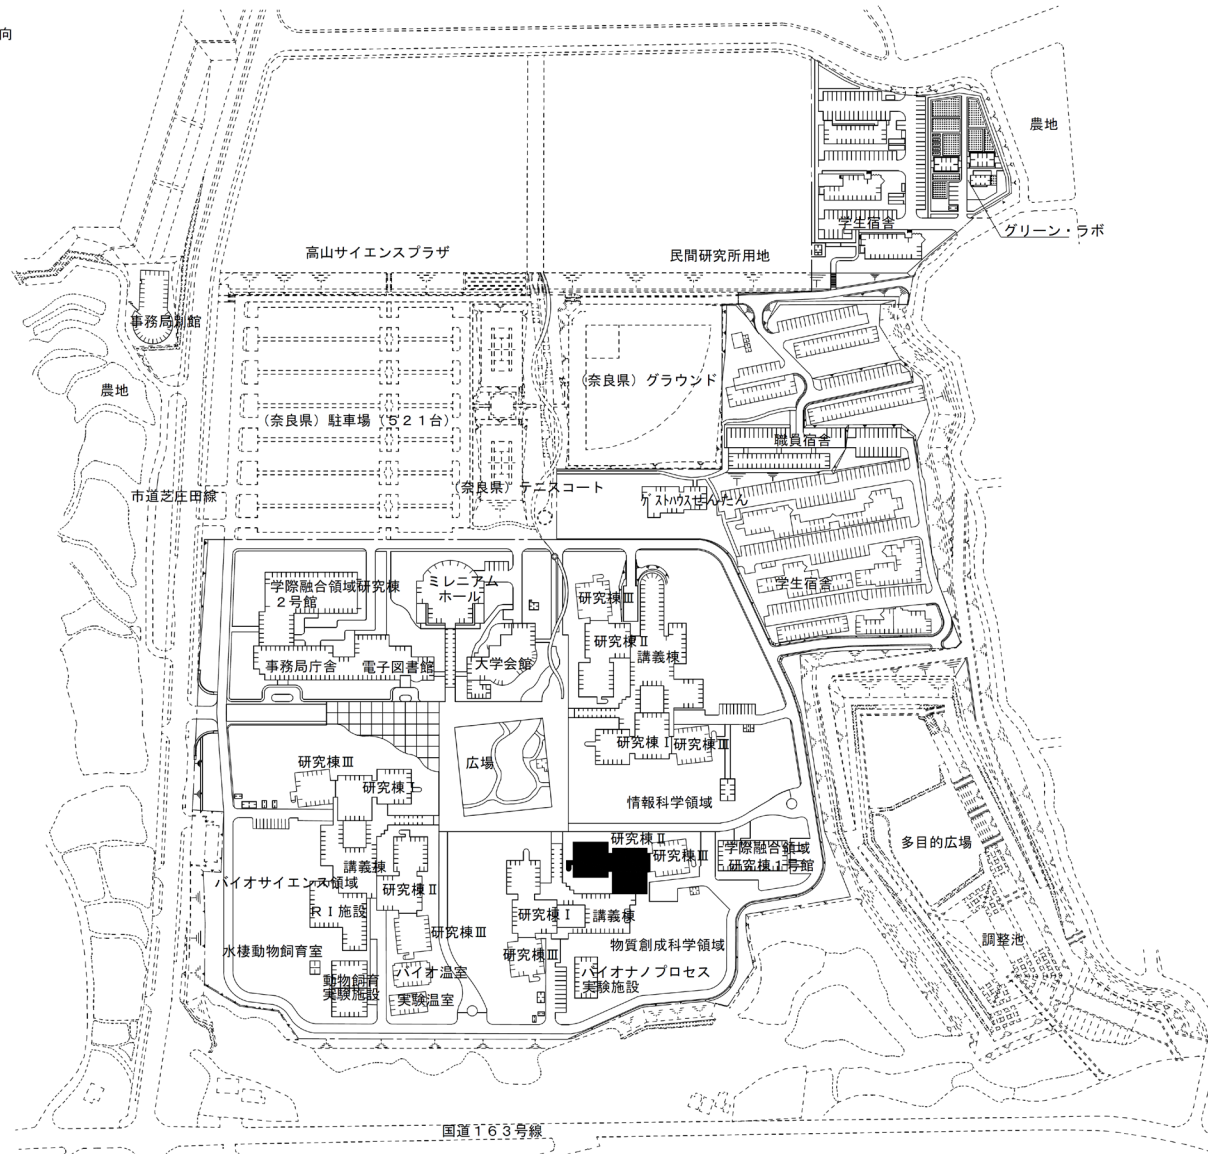 


団地名	001 生駒	事業名	奈良先端科学技術大学院(生駒)長寿命化促進事業	配置図	1/4,000
-----	--------	-----	-------------------------	-----	---------

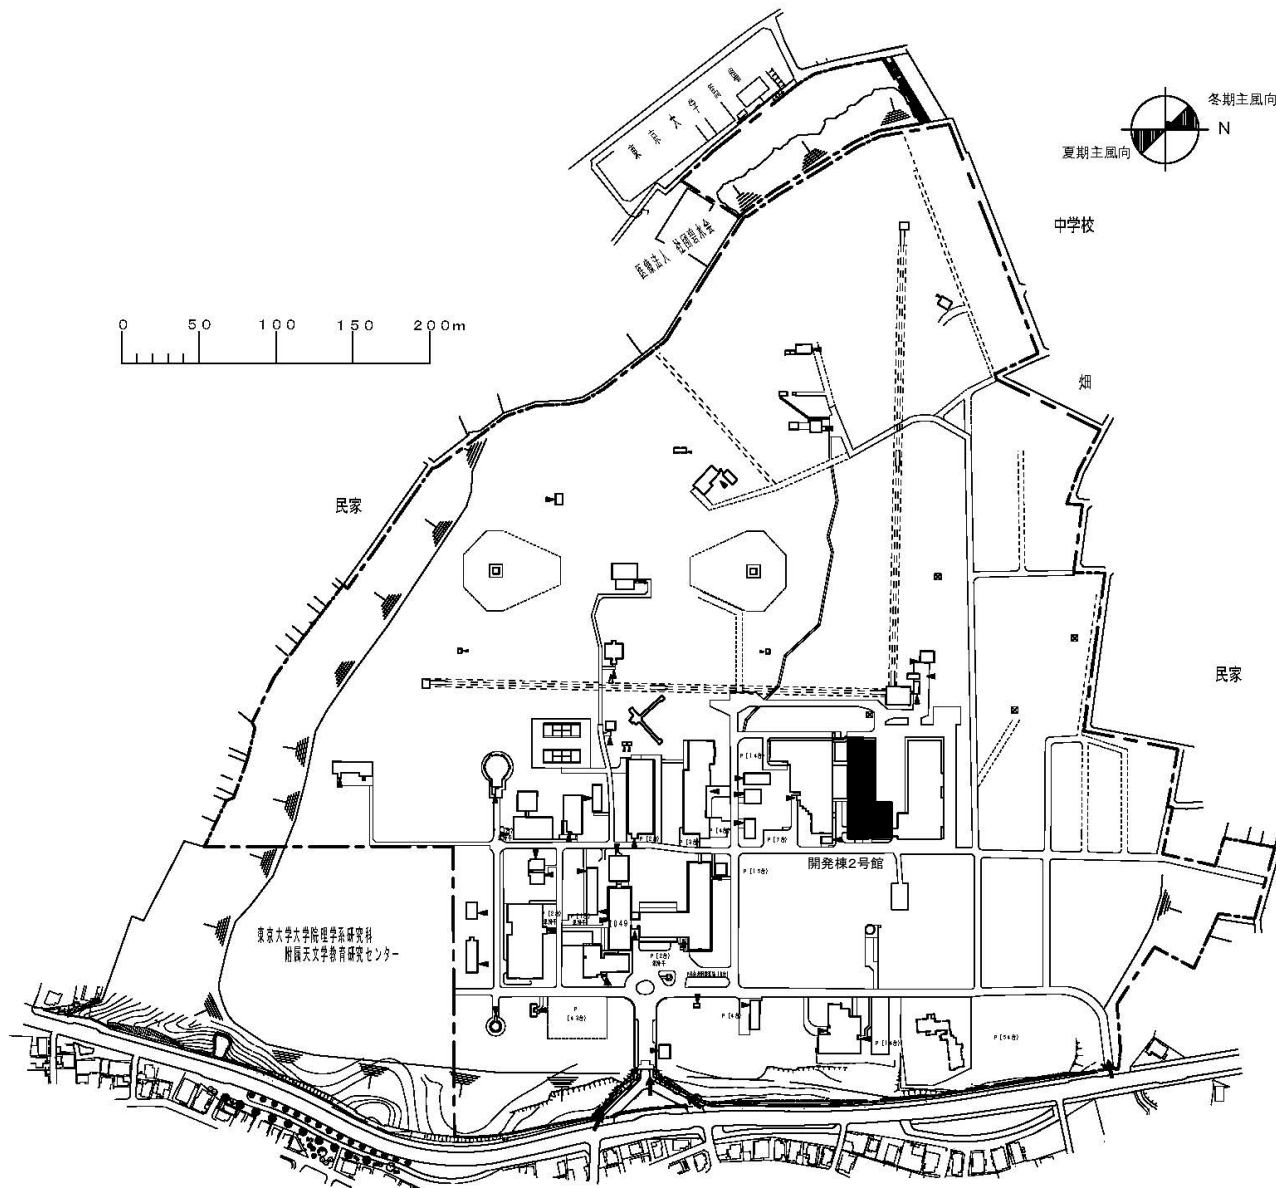

団地名	101 三鷹	事業名	自然科学研究機構(三鷹他) 長寿命化促進事業(1/2)	配置図	1/3,000
-----	--------	-----	--------------------------------	-----	---------

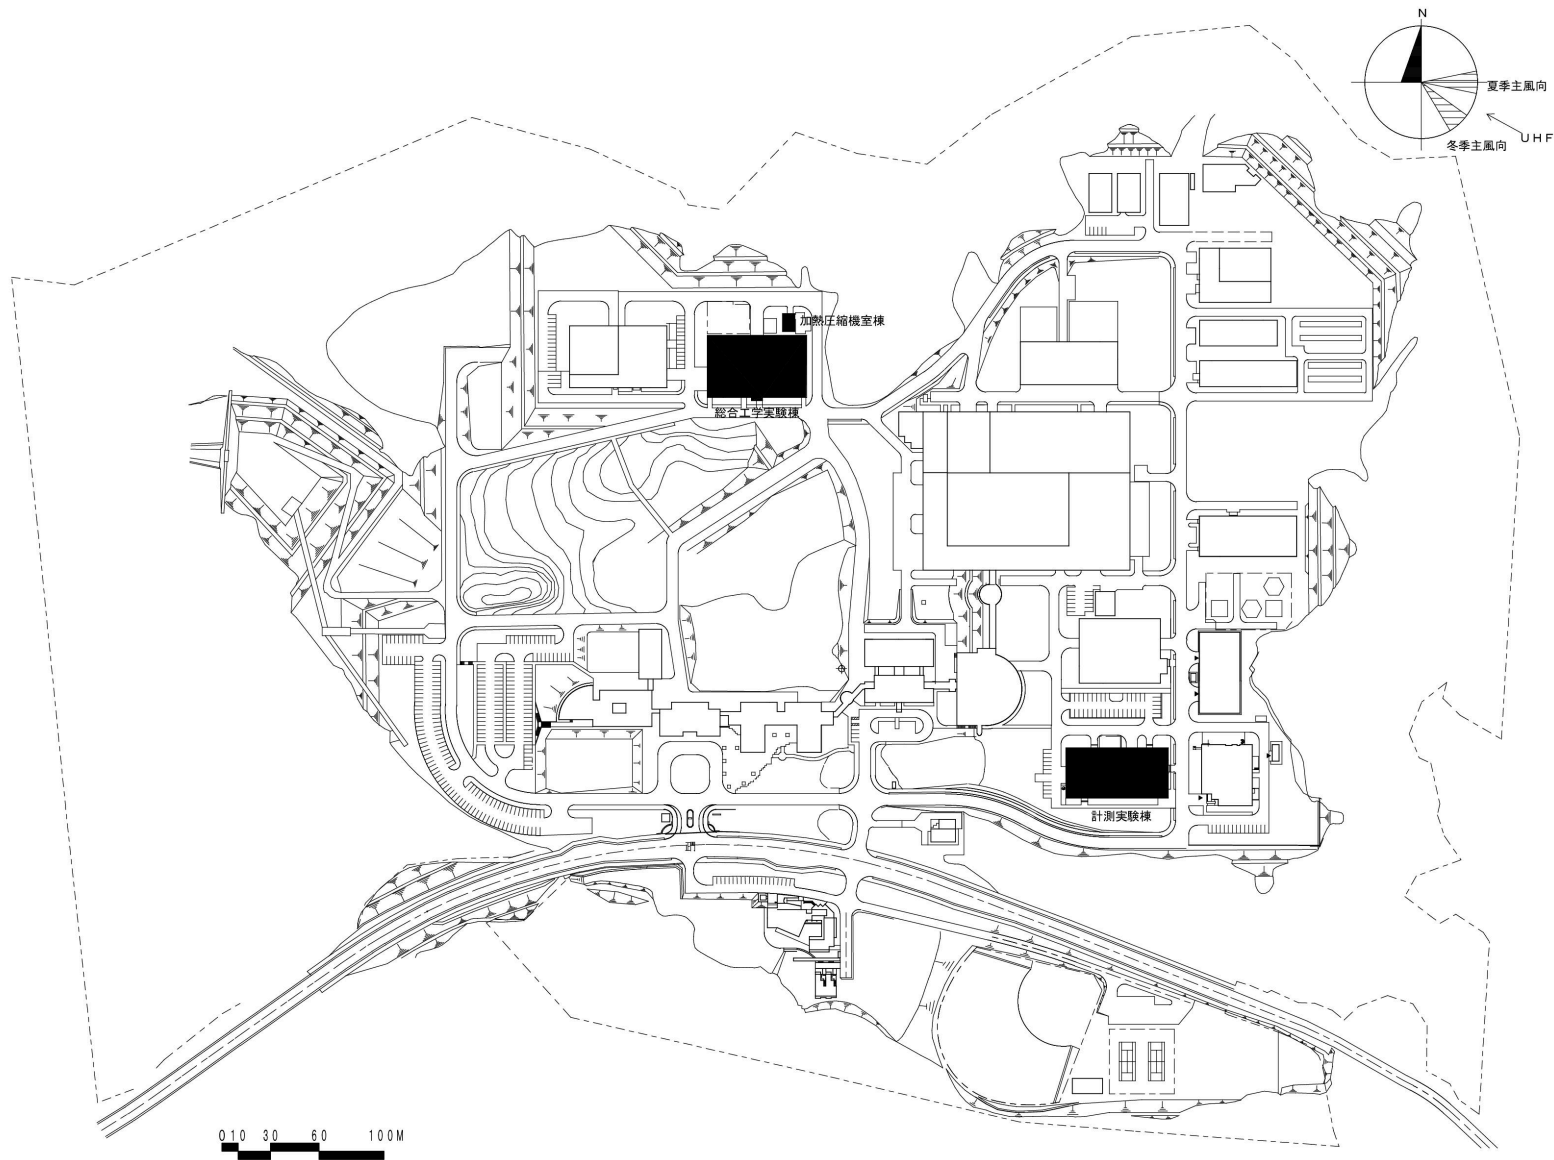


団地名	(201)土岐	事業名	自然科学研究機構(三鷹他) 長寿命化促進事業(2/2)	配置図	1/5000
-----	---------	-----	--------------------------------	-----	--------

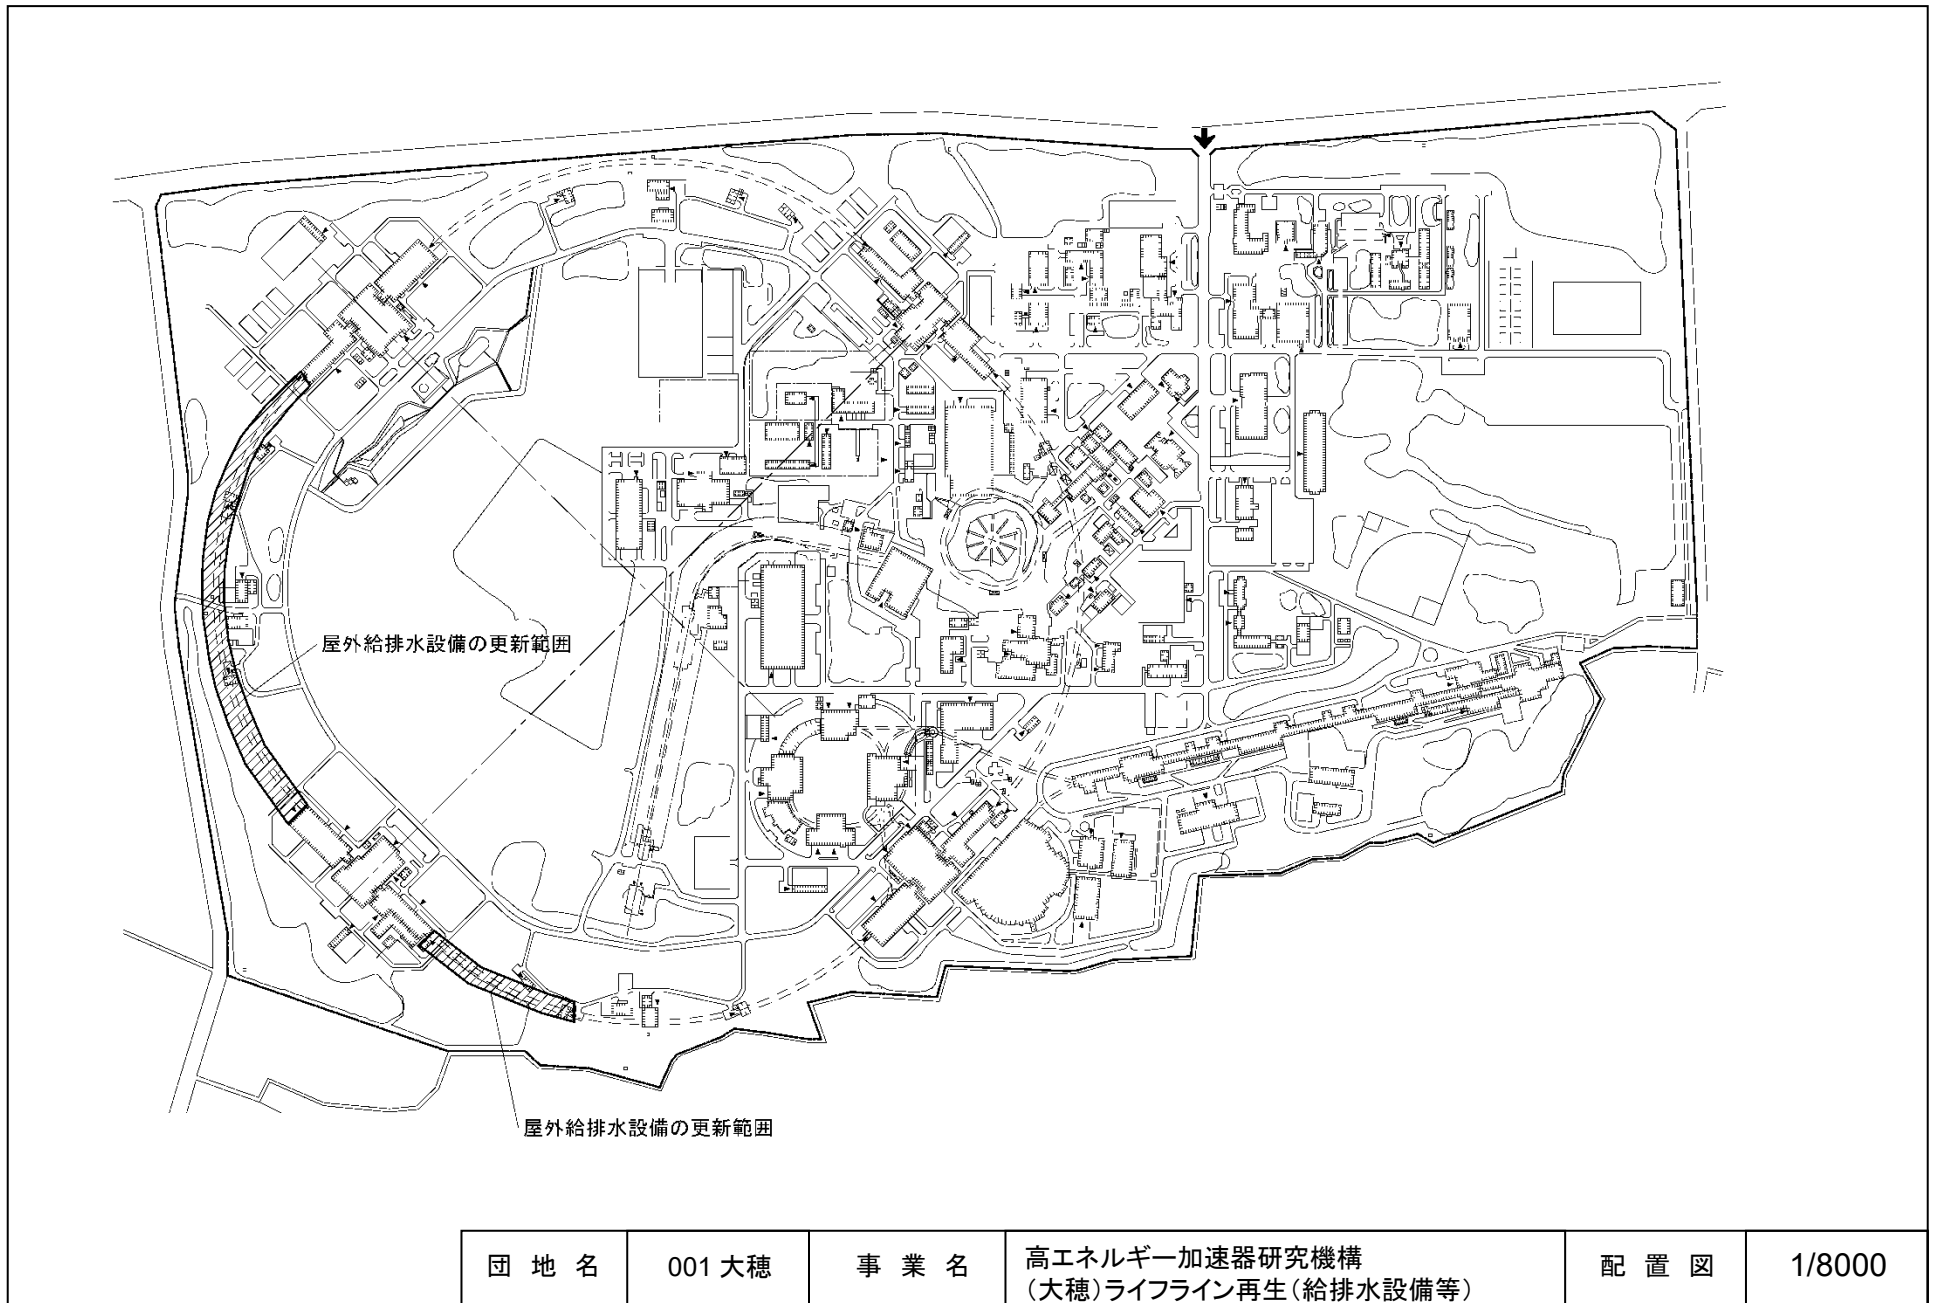


団地名	001 大穂	事業名	高エネルギー加速器研究機構 (大穂)ライフライン再生(給排水設備等)	配置図	1/8000
-----	--------	-----	---------------------------------------	-----	--------



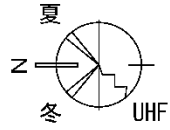


大穂実験棟 (R2-1)


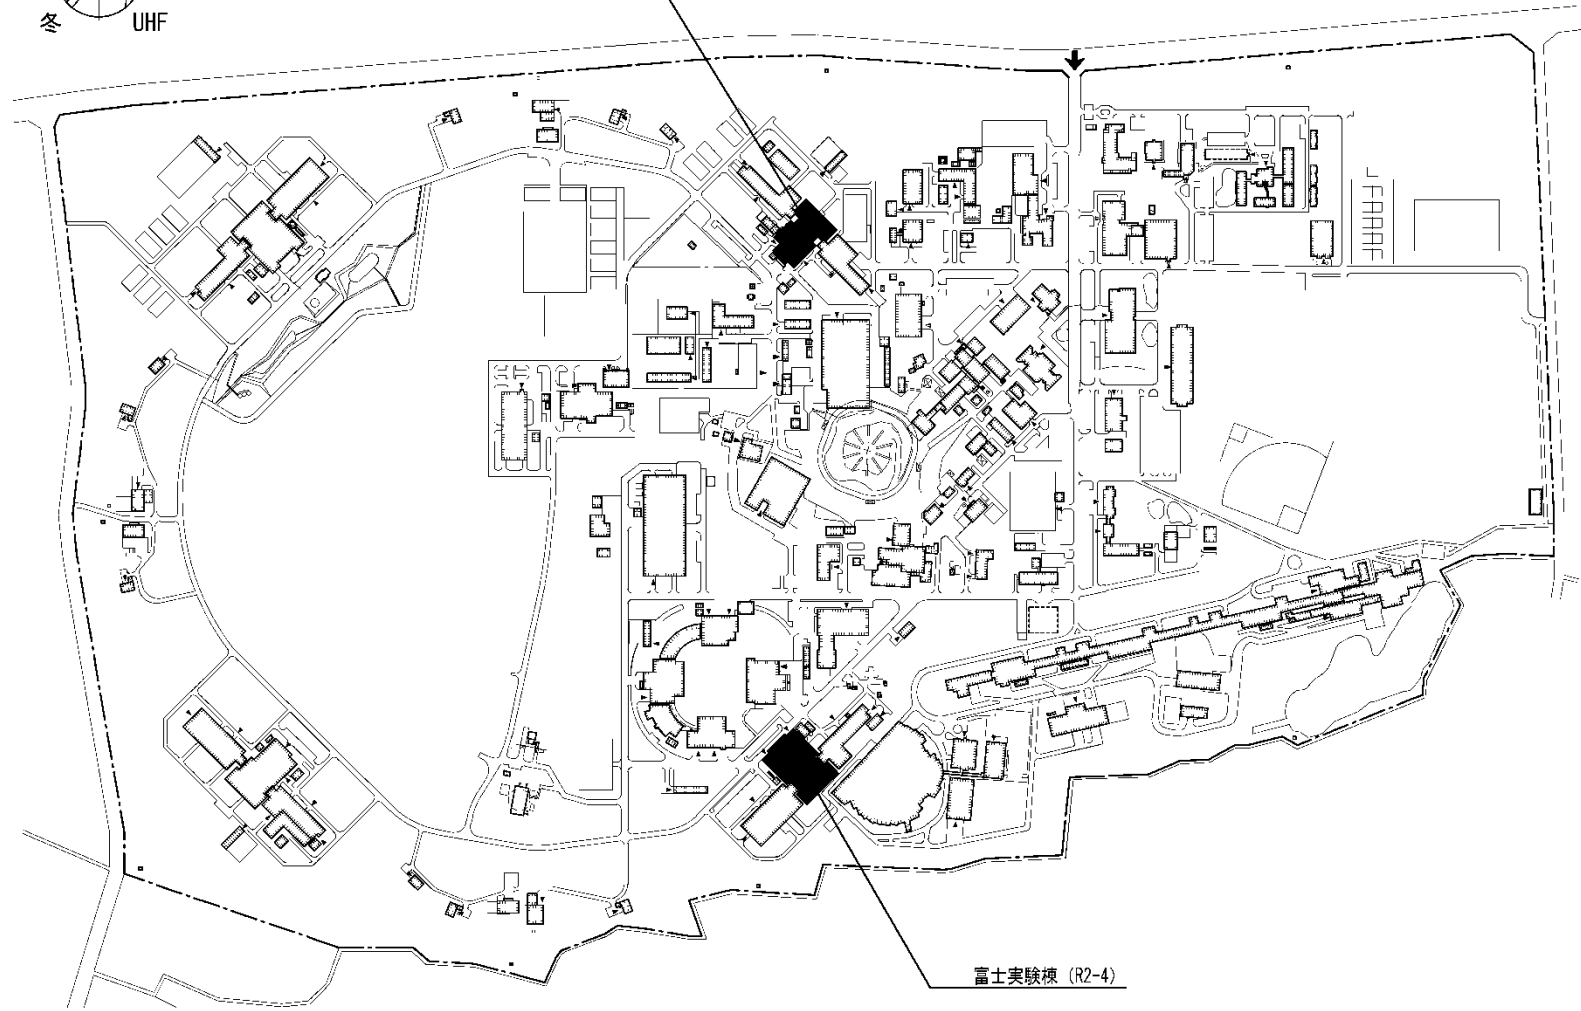


富士実験棟 (R2-4)


団地名	001 大穂	事業名	高エネルギー加速器研究機構 (大穂)富士実験棟等耐震改修	配置図	1/8000
-----	--------	-----	---------------------------------	-----	--------

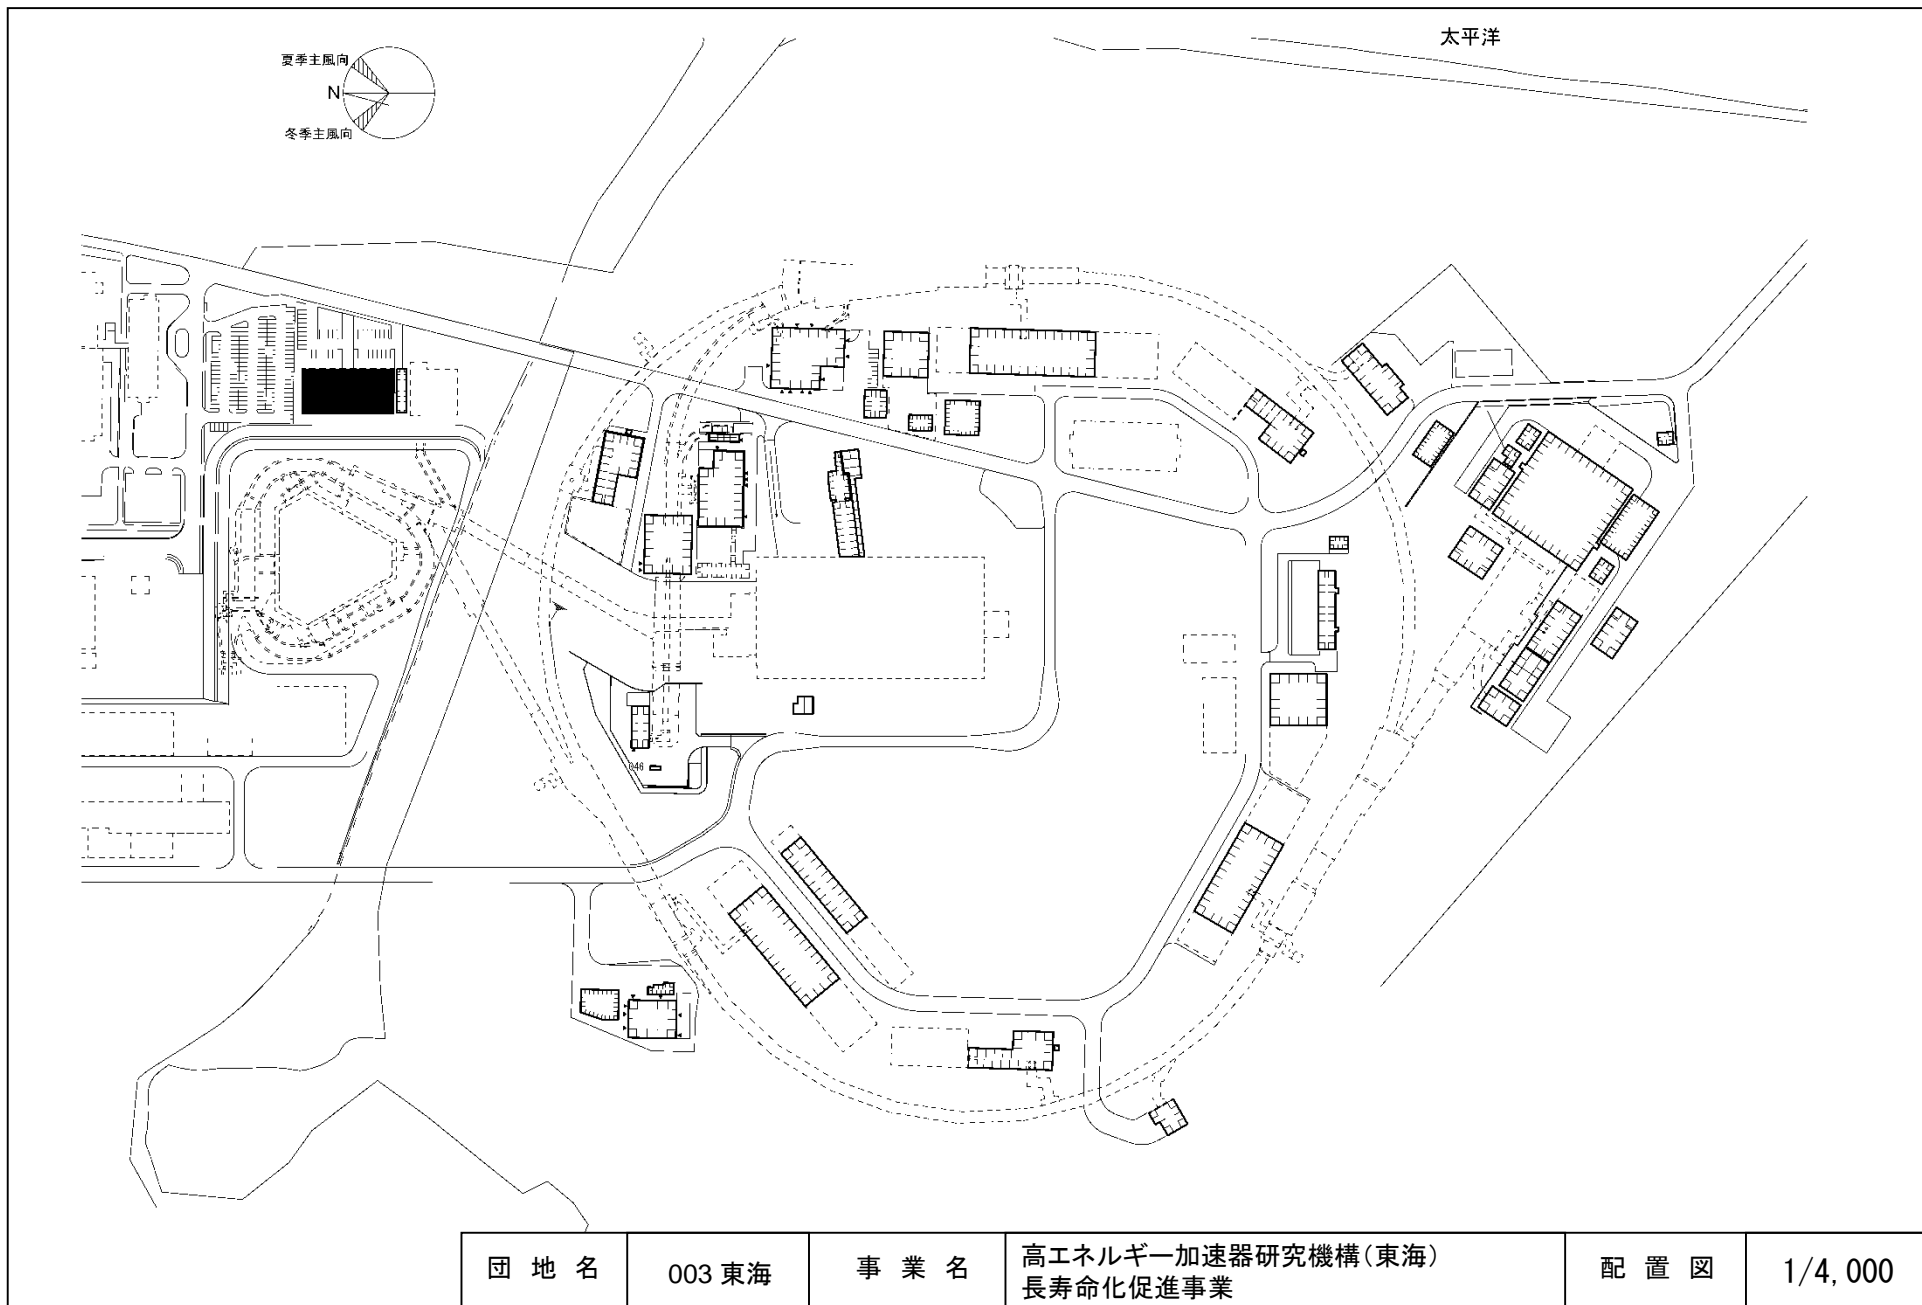


団地名	003 東海	事業名	高エネルギー加速器研究機構(東海) 長寿命化促進事業	配置図	1/4,000
-----	--------	-----	-------------------------------	-----	---------

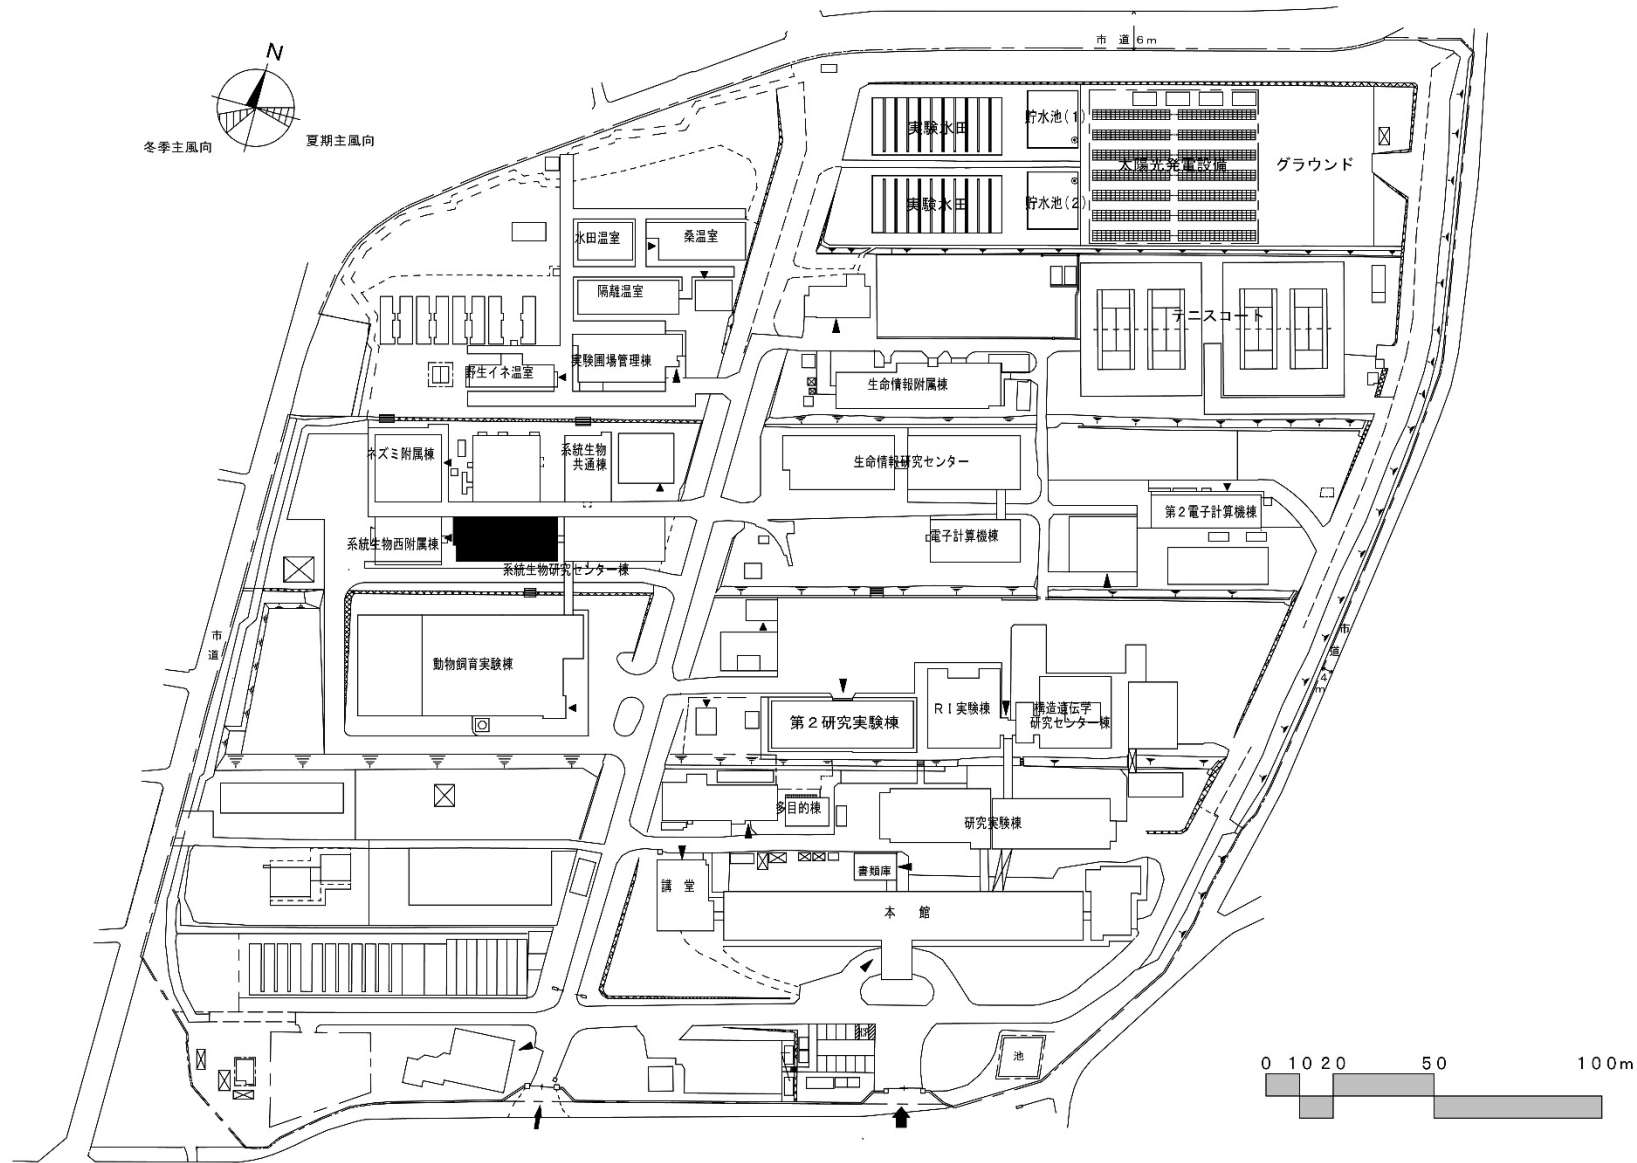 



団地名	009 谷田1	事業名	情報・システム研究機構 (谷田)総合研究棟改修(生物学系)	配置図	1/2000
-----	---------	-----	----------------------------------	-----	--------

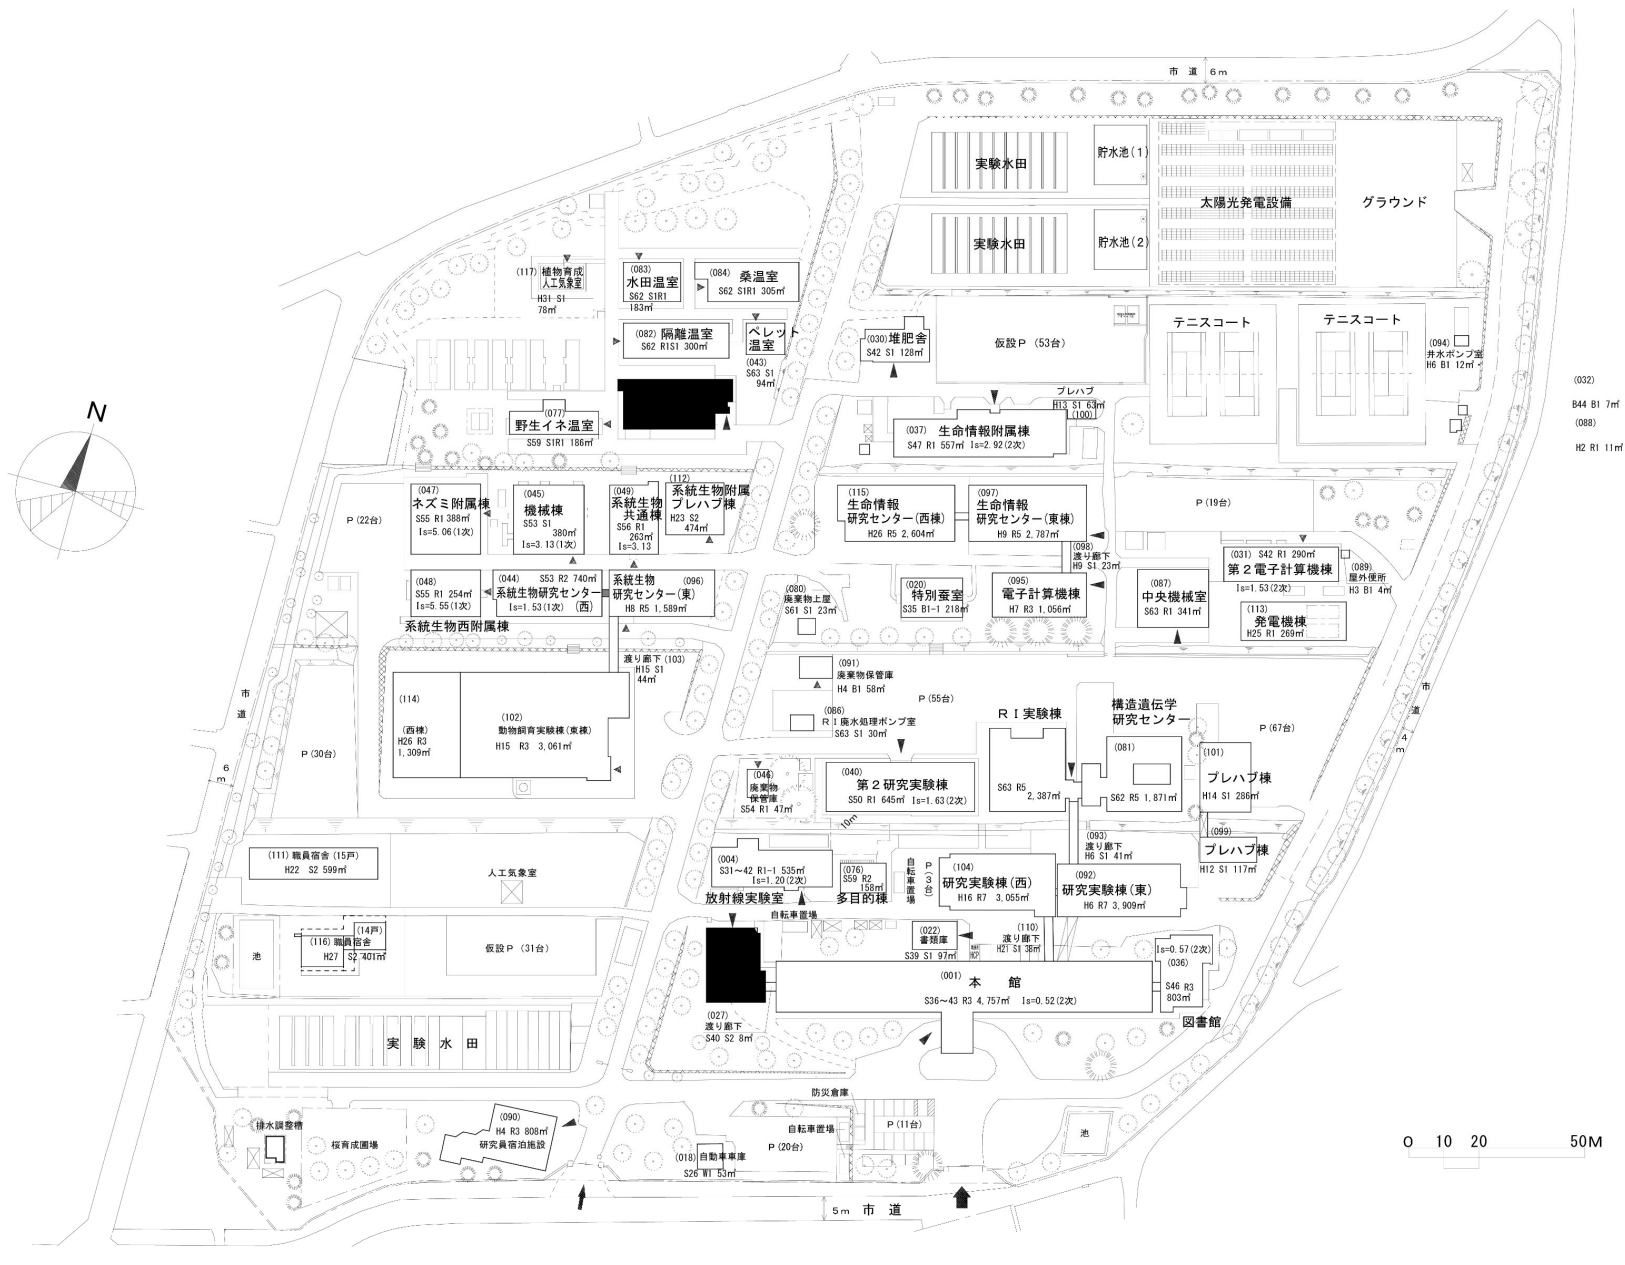

団地名	009谷田1	事業名	情報・システム研究機構(谷田)長寿命化促進事業	配置図	1/1500
-----	--------	-----	-------------------------	-----	--------

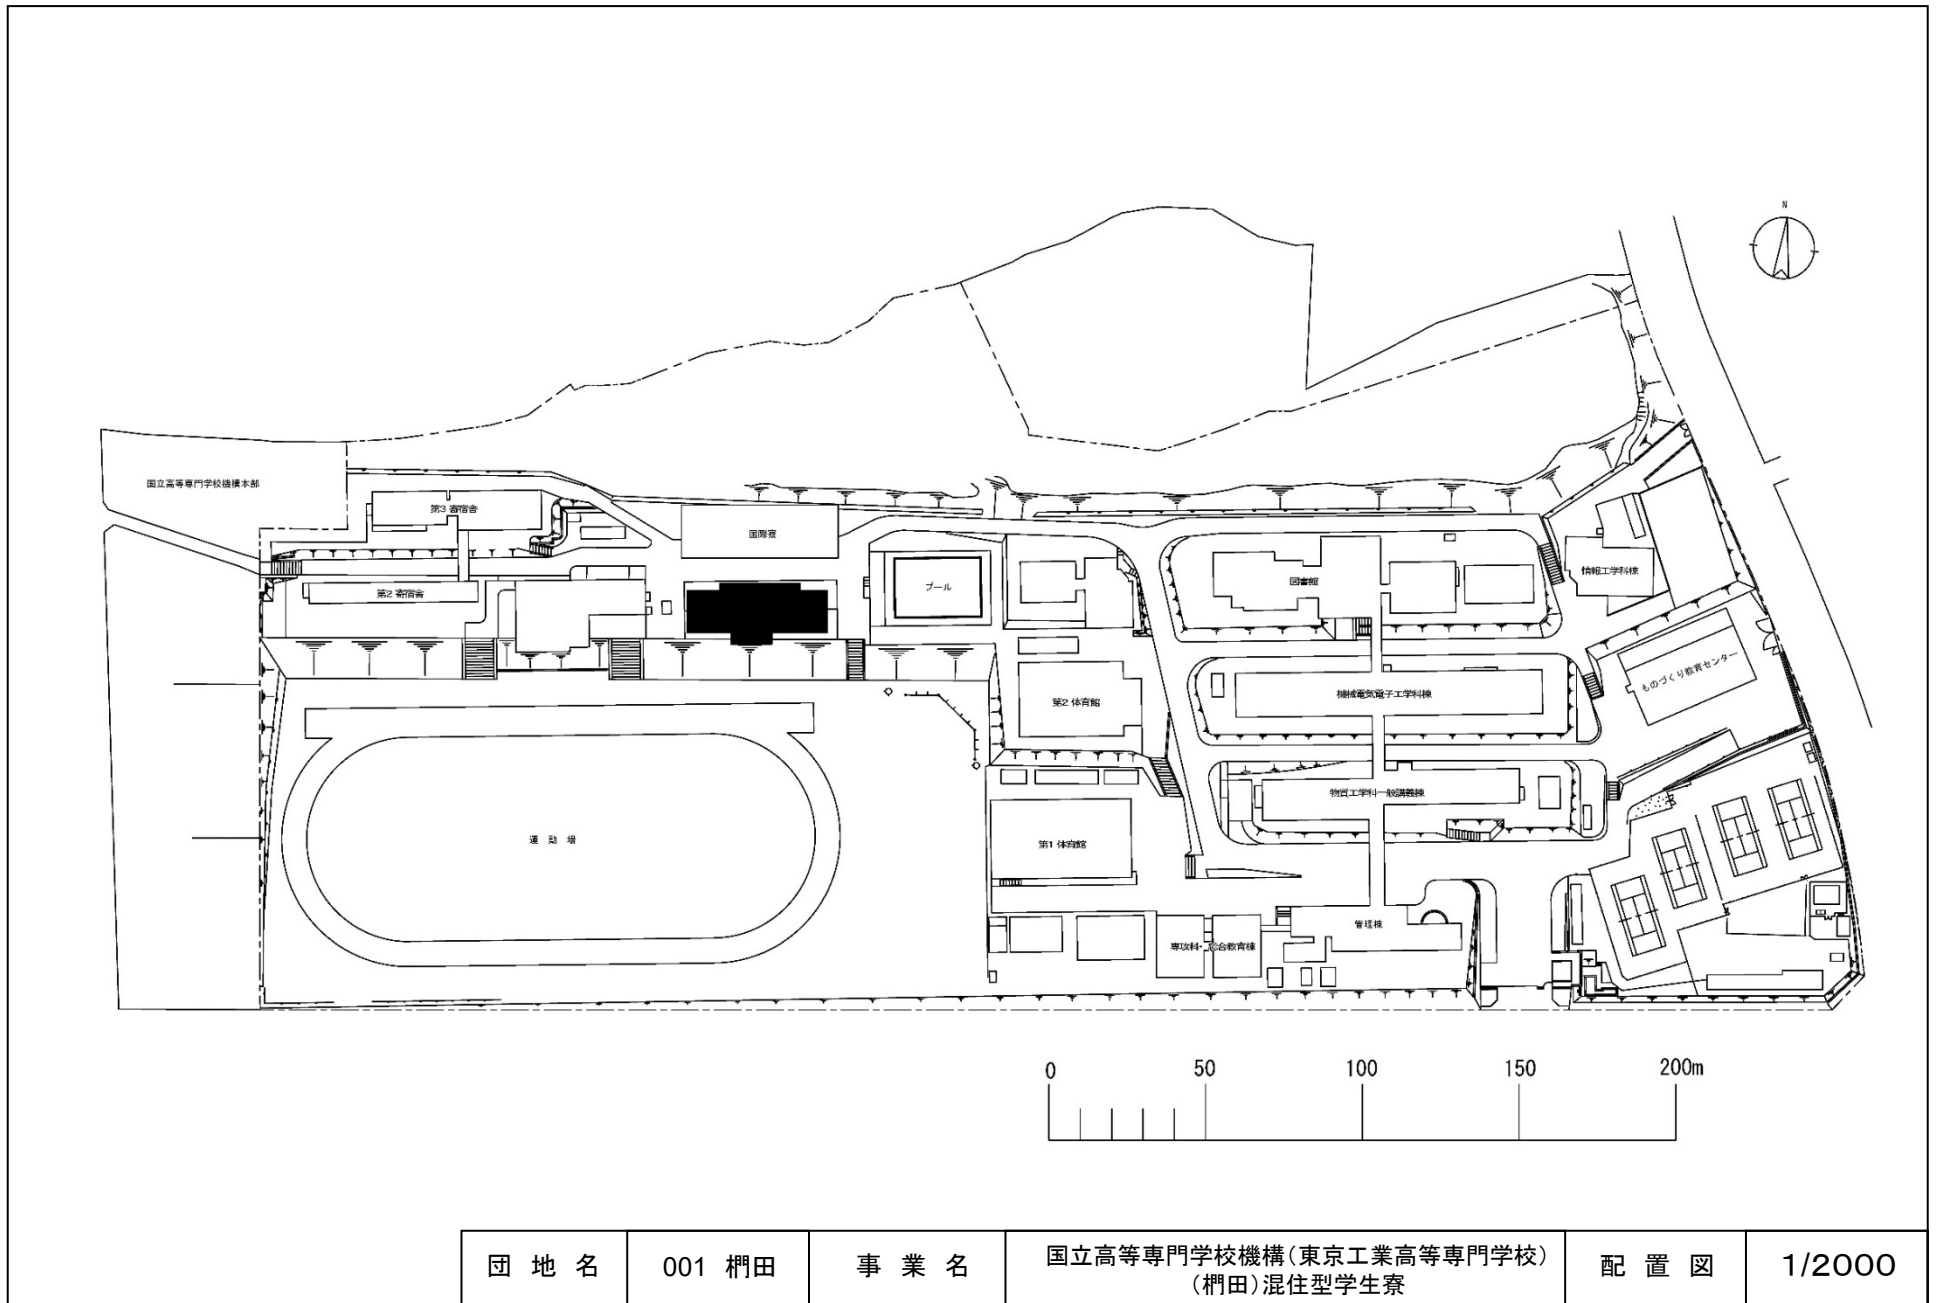

団地名	001 梶田	事業名	国立高等専門学校機構(東京工業高等専門学校) (梶田)混住型学生寮	配置図	1/2000
-----	--------	-----	--------------------------------------	-----	--------

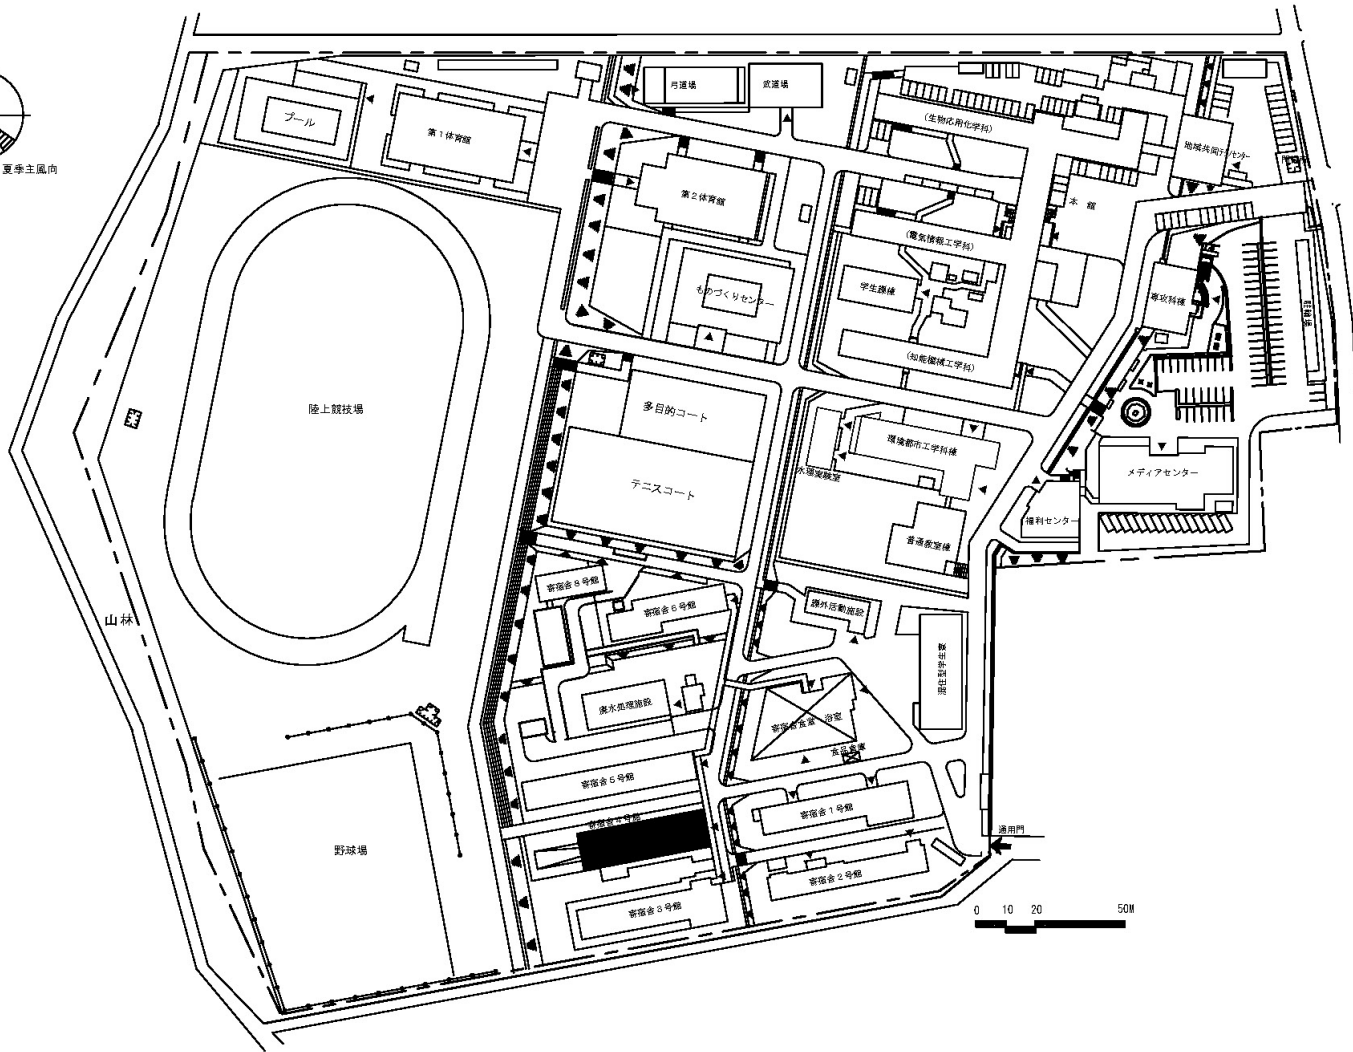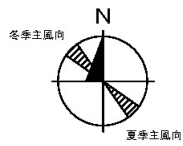

団地名	001 野島	事業名	国立高等専門学校機構(和歌山工業高等専門学校) (野島)混住型学生寮	配置図	1/2000
-----	--------	-----	---------------------------------------	-----	--------