 

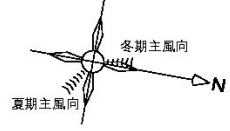


令和4年度国立大学法人等施設整備実施予定事業<補正予算>

建物配置図

※ 縮尺は目安であり、厳密な数値を示すものではありません。

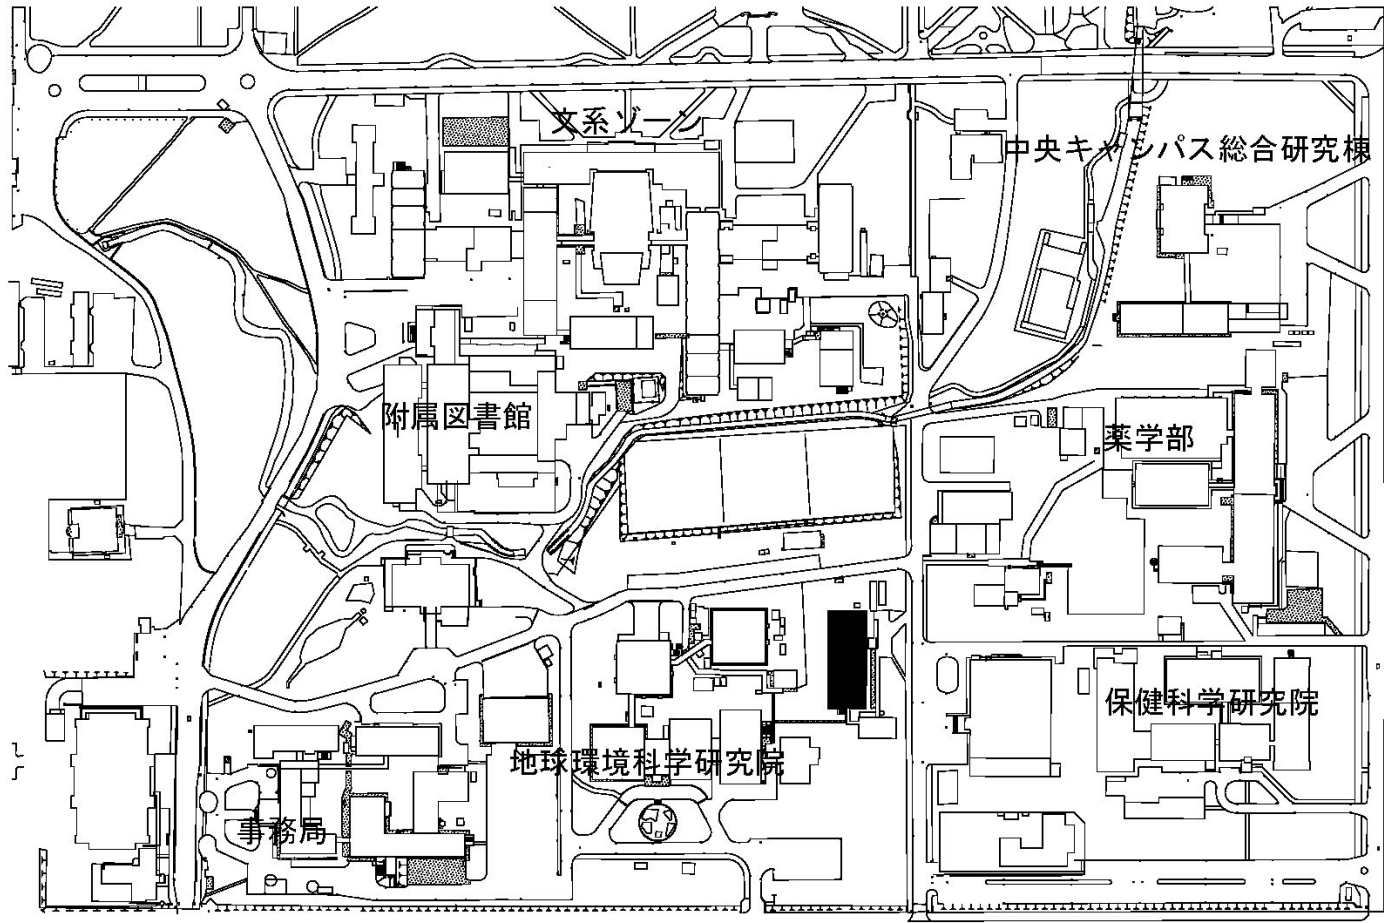


団地名	001札幌	事業名	北海道大学(札幌)情報基盤センター改修	配置図	1/3,000
-----	-------	-----	---------------------	-----	---------

受変電設備更新


受変電設備更新

受変電設備更新

冬期主風向

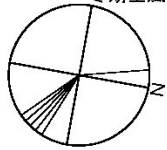


夏期主風向

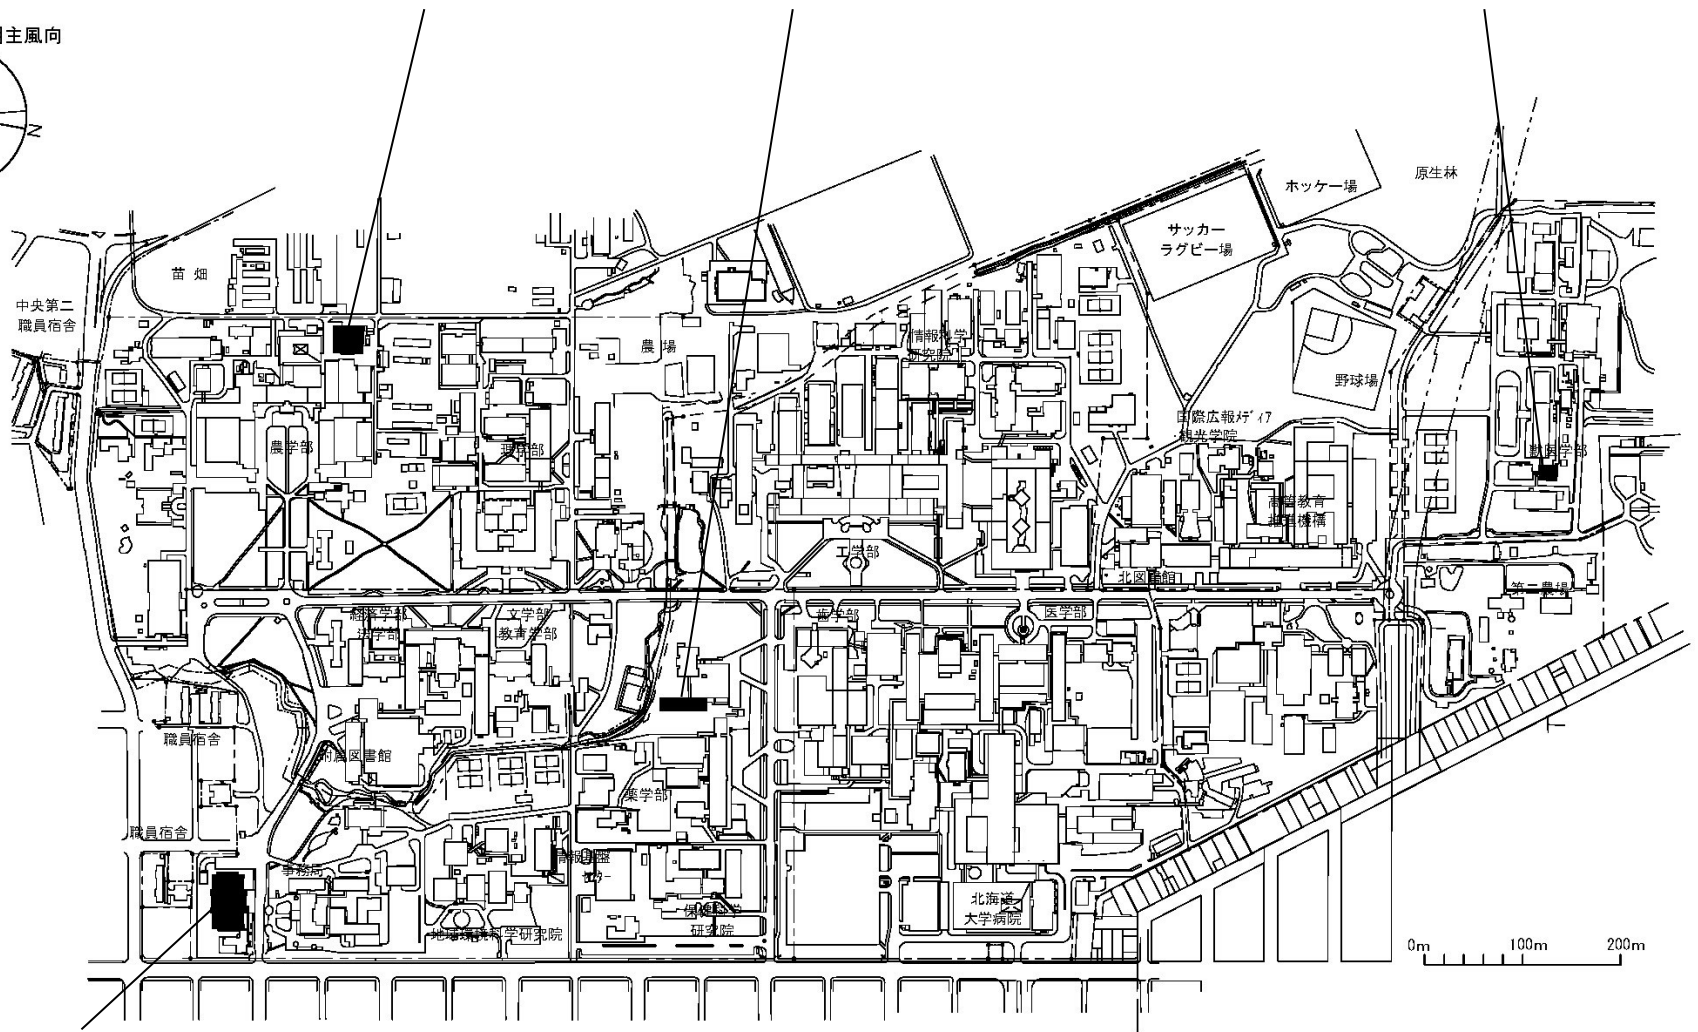


受変電設備更新


団地名	001札幌	事業名	北海道大学(札幌)ライフライン再生(受変電設備)	配置図	1/7,000
-----	-------	-----	--------------------------	-----	---------

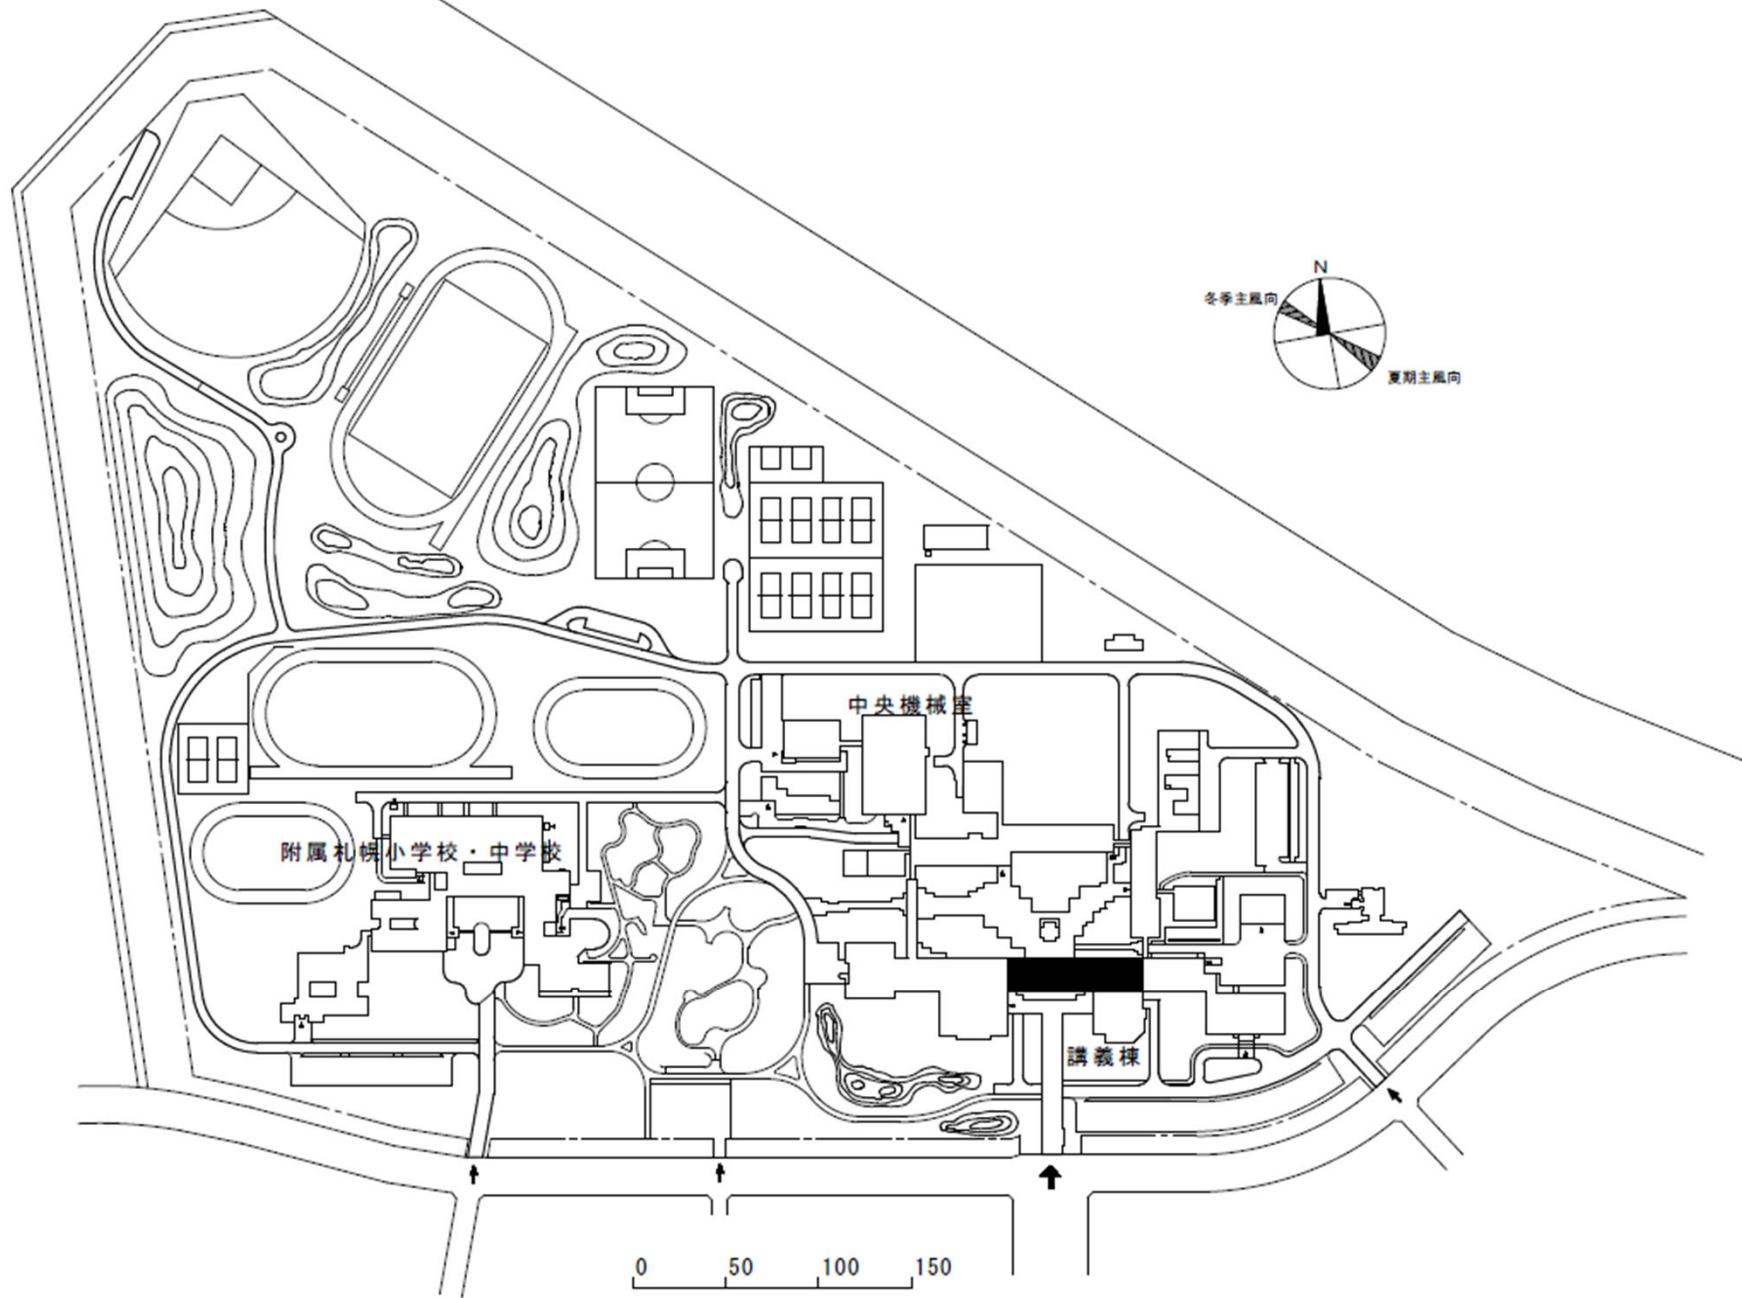

団地名 029 札幌あいの里	事業名 北海道教育大学 (札幌あいの里)講義棟改修	配置図	1/4000
----------------------	---------------------------------	-----	--------


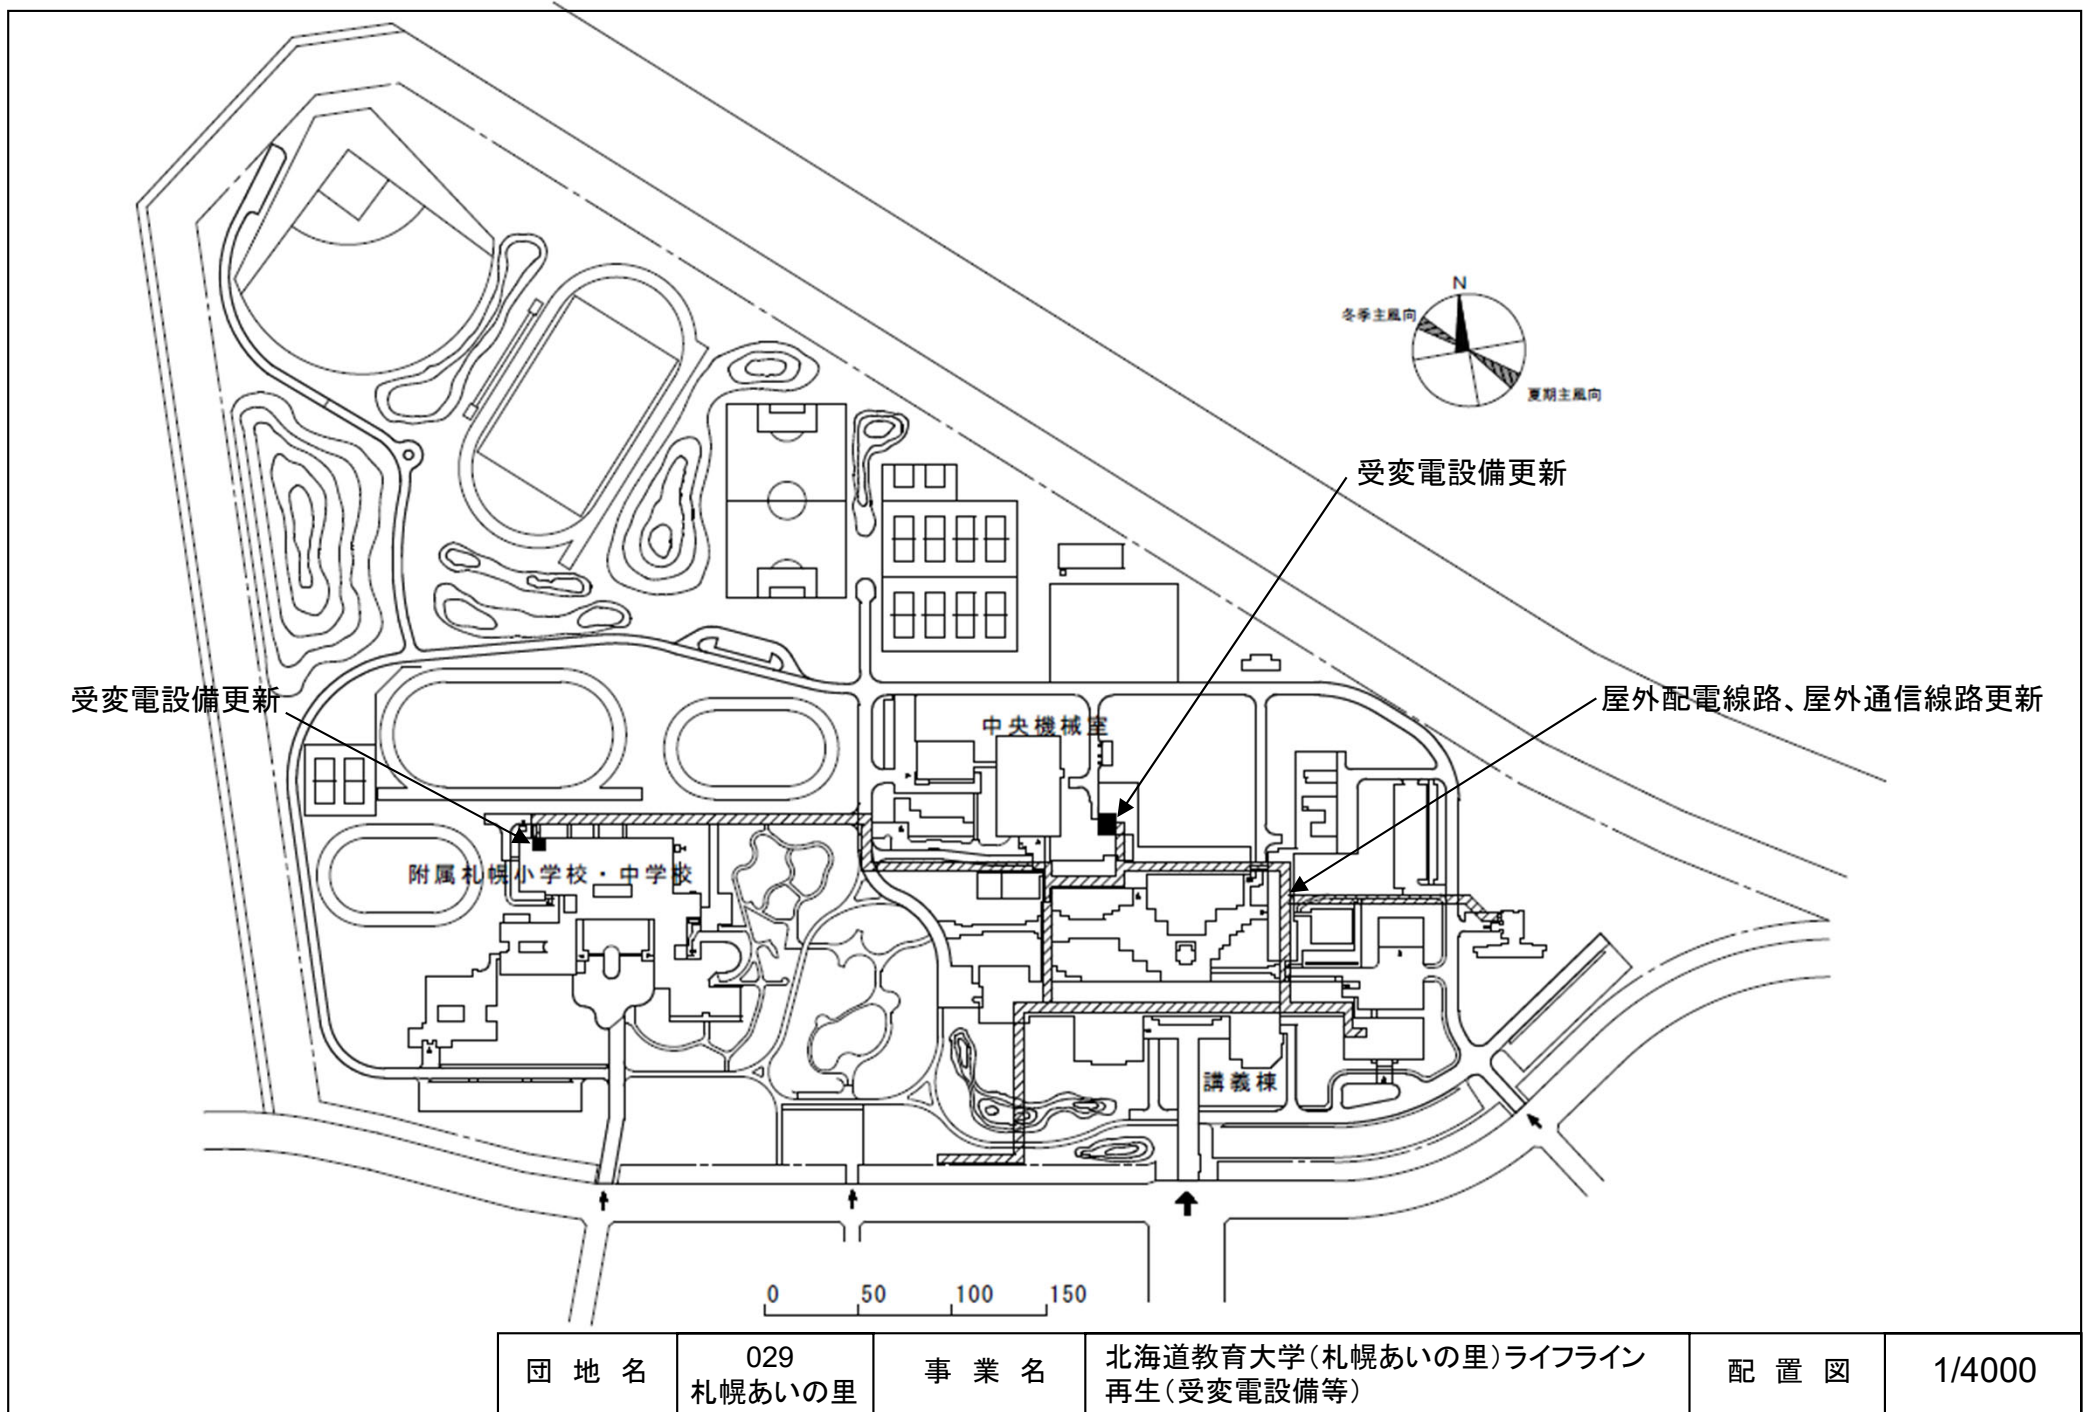


団地名	029 札幌あいの里	事業名	北海道教育大学(札幌あいの里)ライフライン 再生(受変電設備等)	配置図	1/4000
-----	---------------	-----	-------------------------------------	-----	--------


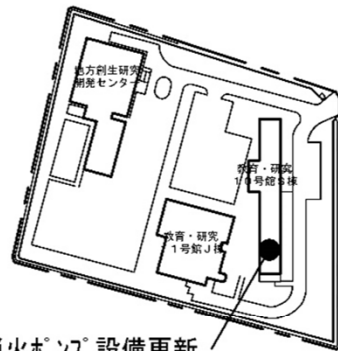


消火ホップ設備更新

火災受信機・非常放送架更新

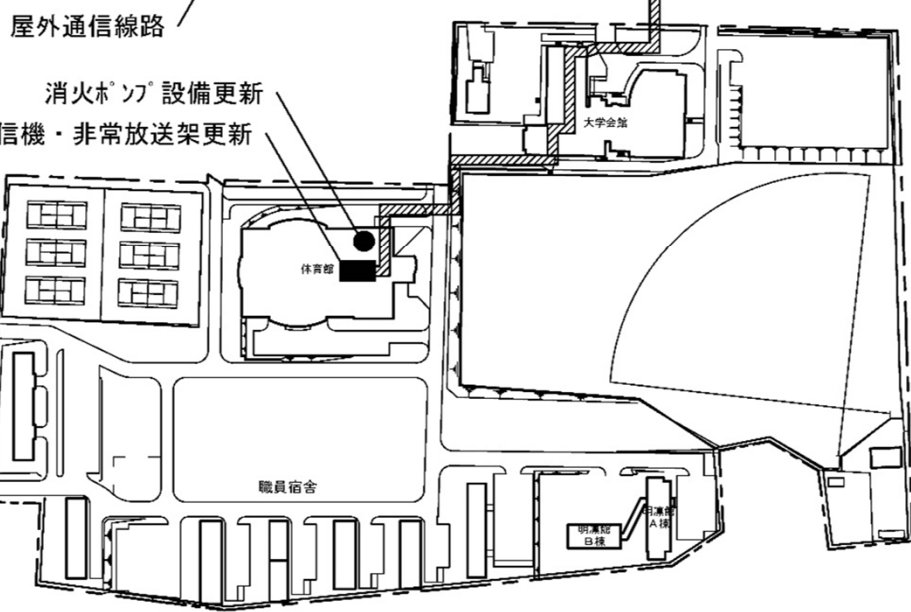
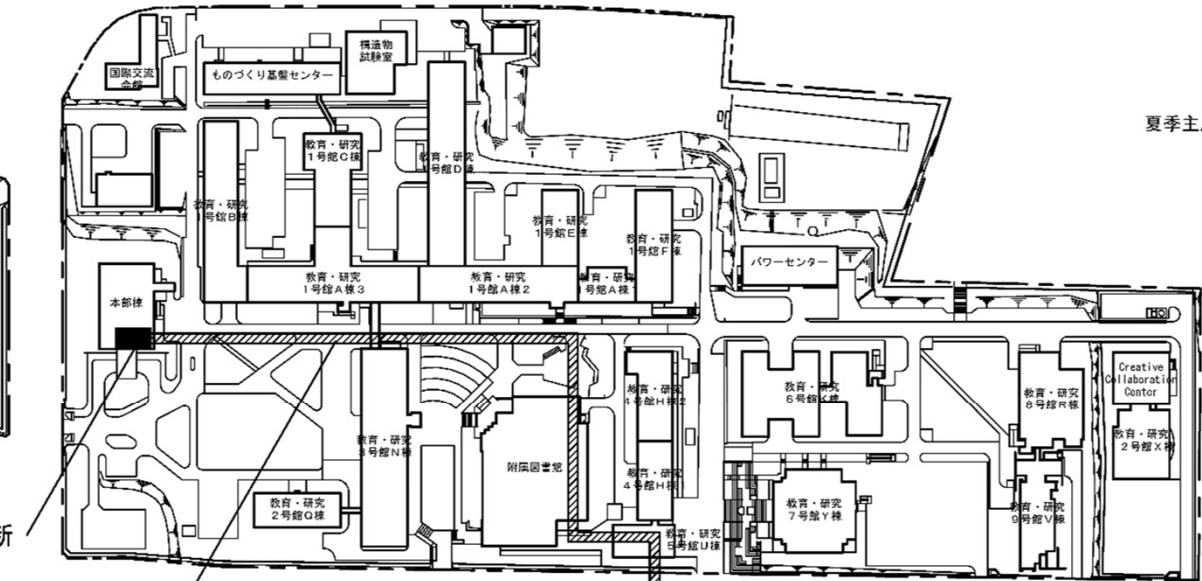


消火ホップ設備更新
 火災受信機・非常放送架更新

 
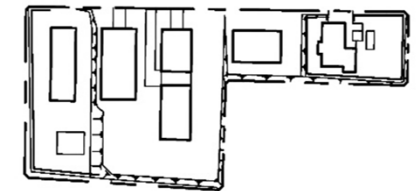


団地名	001水元	事業名	室蘭工業大学(水元)ライフライン再生(防災設備等)	配置図	1/3,000
-----	-------	-----	---------------------------	-----	---------



道立農業高校

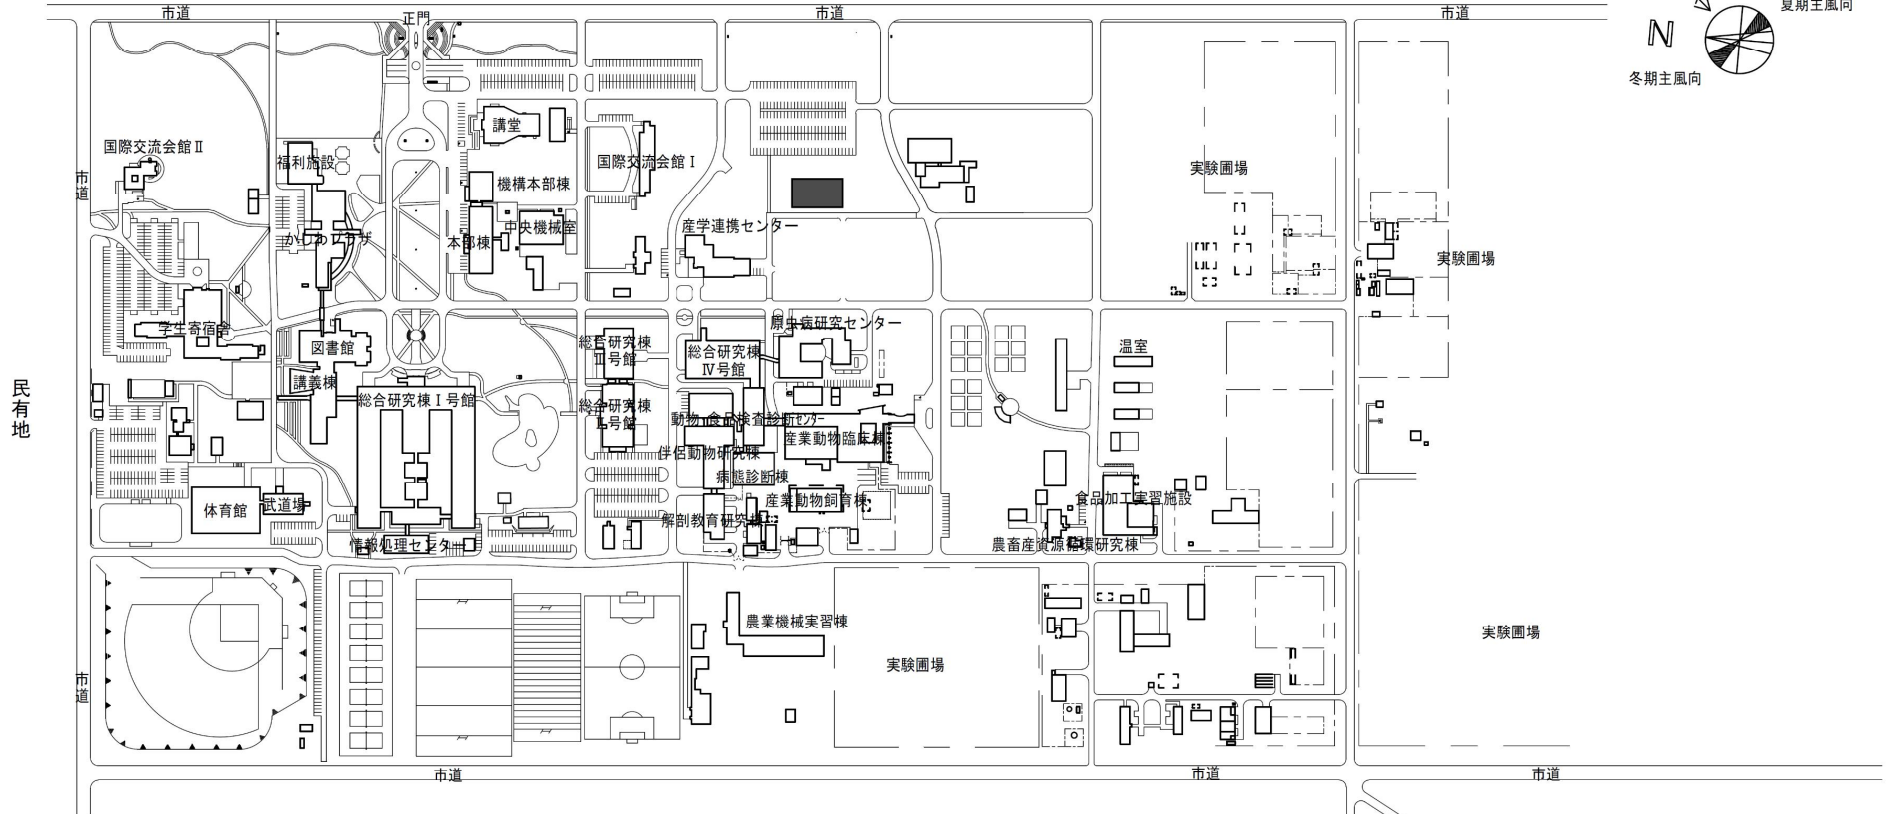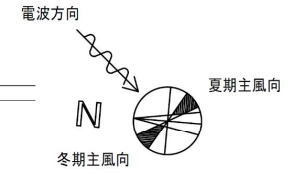


民有地

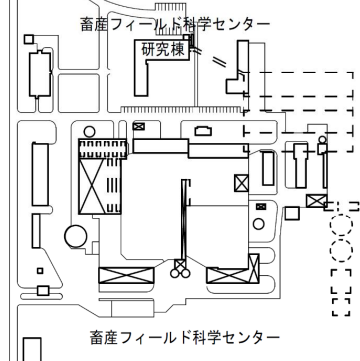 


団地名	001稲田	事業名	北海道国立大学機構(帯広畜産) (稲田)畜産フィールド科学センターⅢ	配置図	1/6,000
-----	-------	-----	---------------------------------------	-----	---------

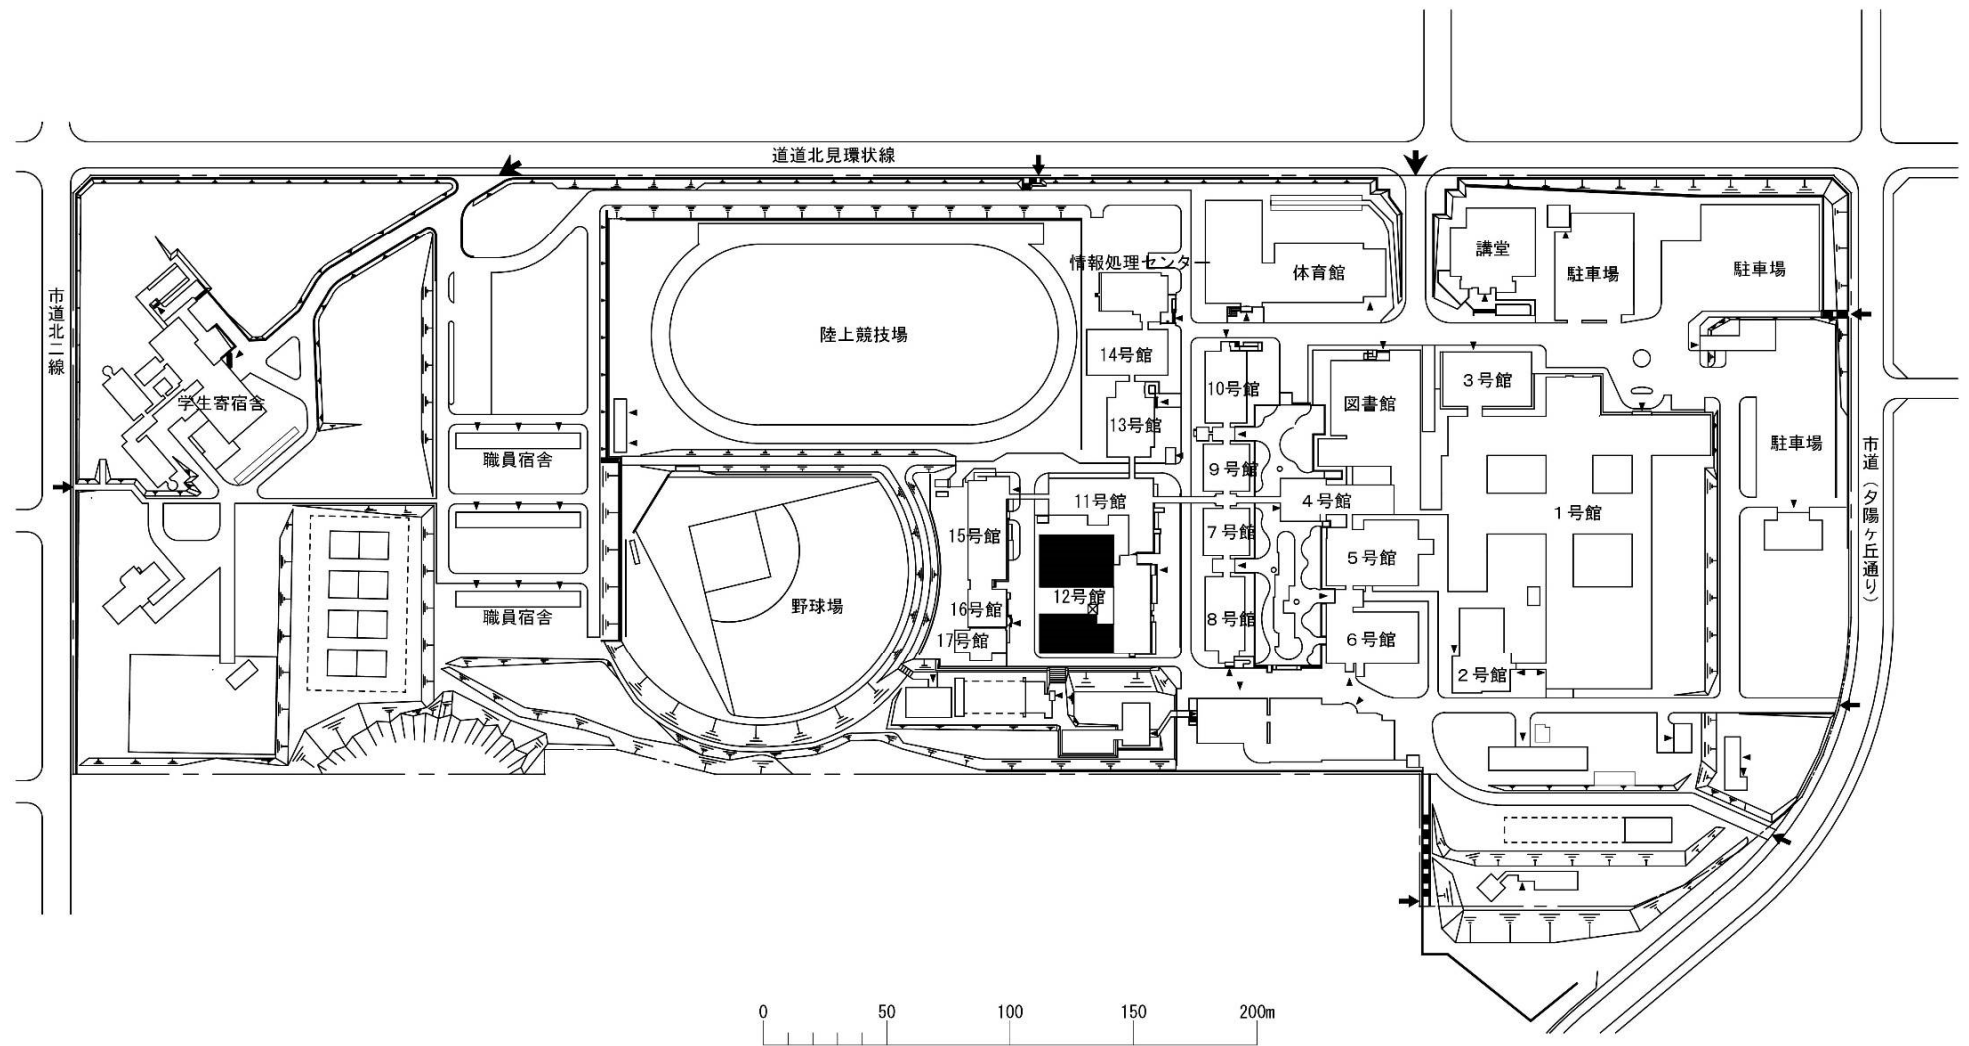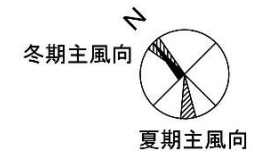


団地名	001 公園町	事業名	北海道国立大学機構(北見工業) (公園町)総合研究棟改修Ⅱ(機械工学系)	配置図	1/3600
-----	---------	-----	---	-----	--------

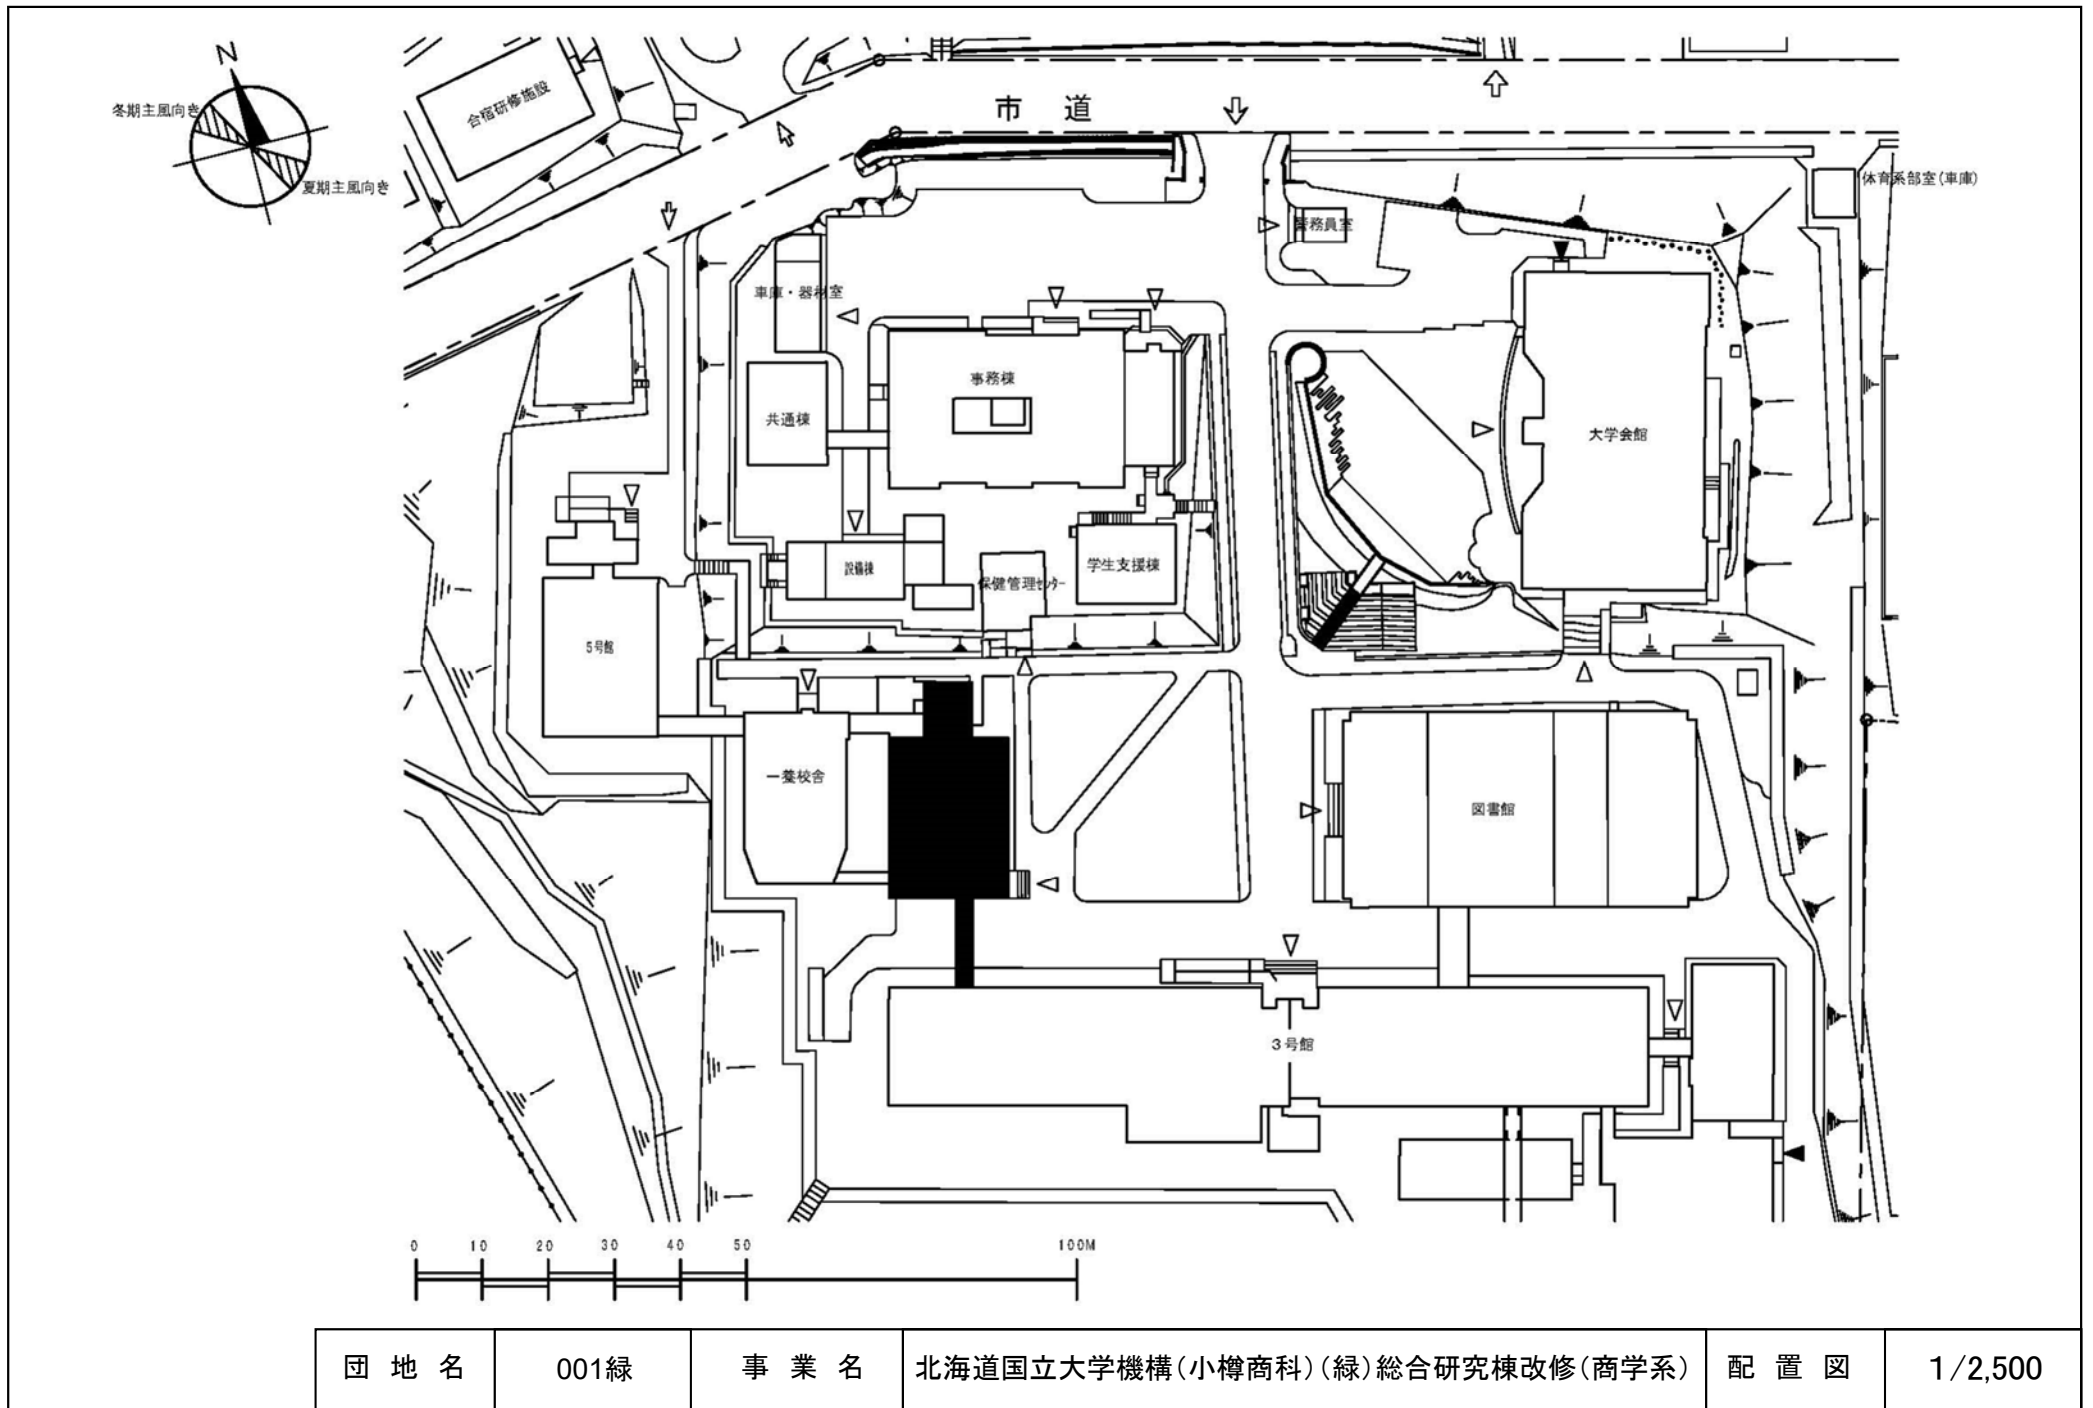


団地名	001緑	事業名	北海道国立大学機構(小樽商科)(緑)総合研究棟改修(商学系)	配置図	1/2,500
-----	------	-----	--------------------------------	-----	---------

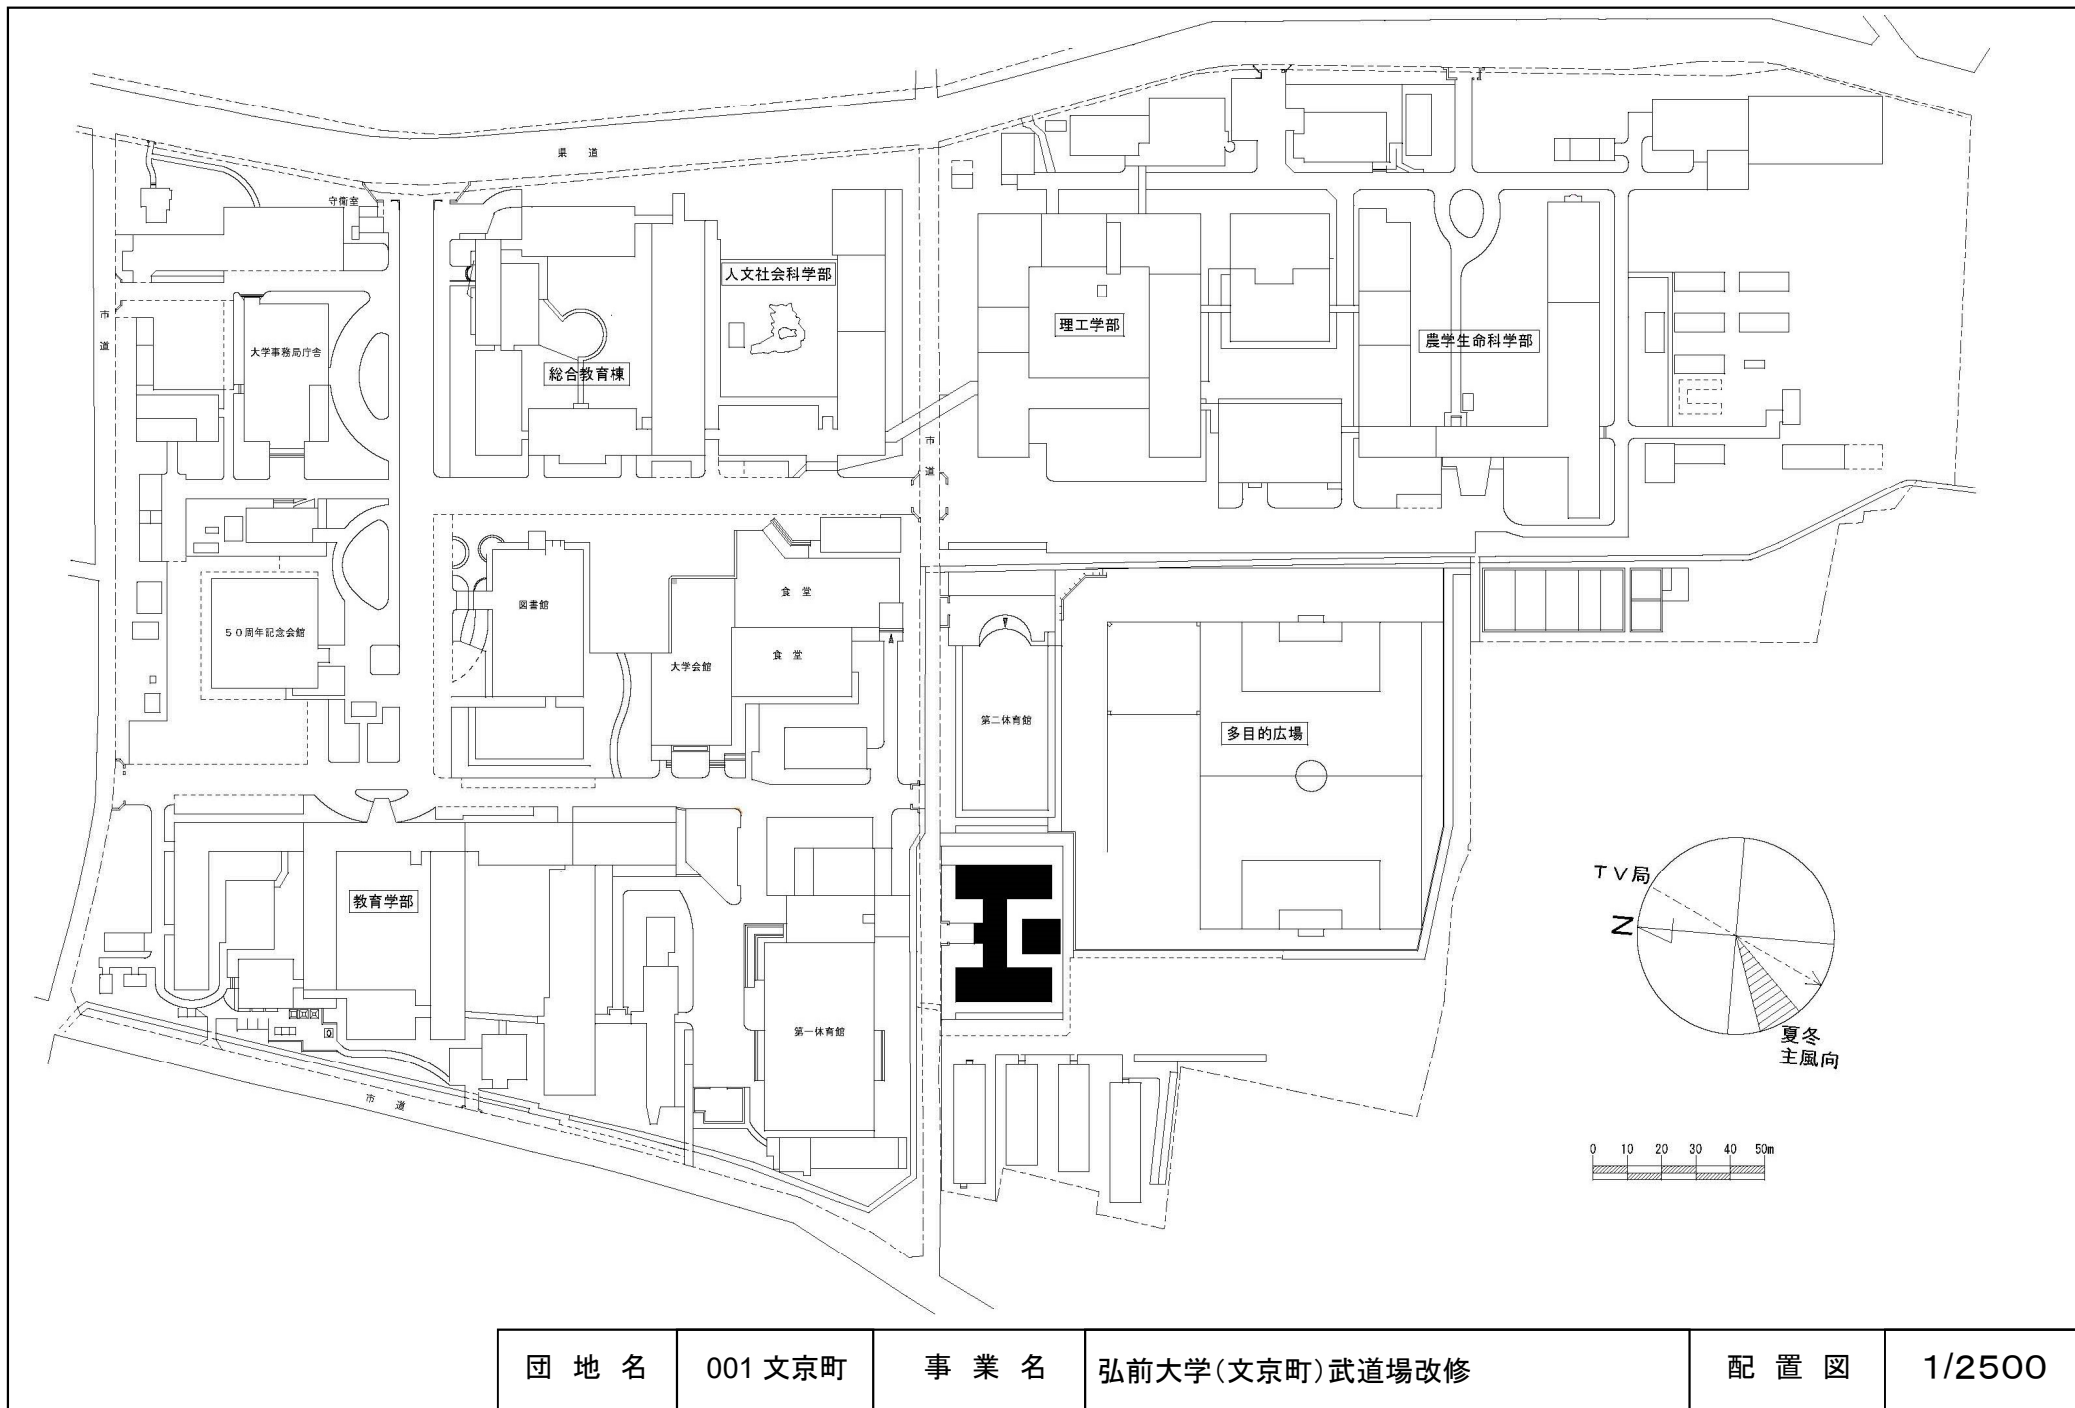




団地名	001 文京町	事業名	弘前大学(文京町)武道場改修	配置図	1/2500
-----	---------	-----	----------------	-----	--------

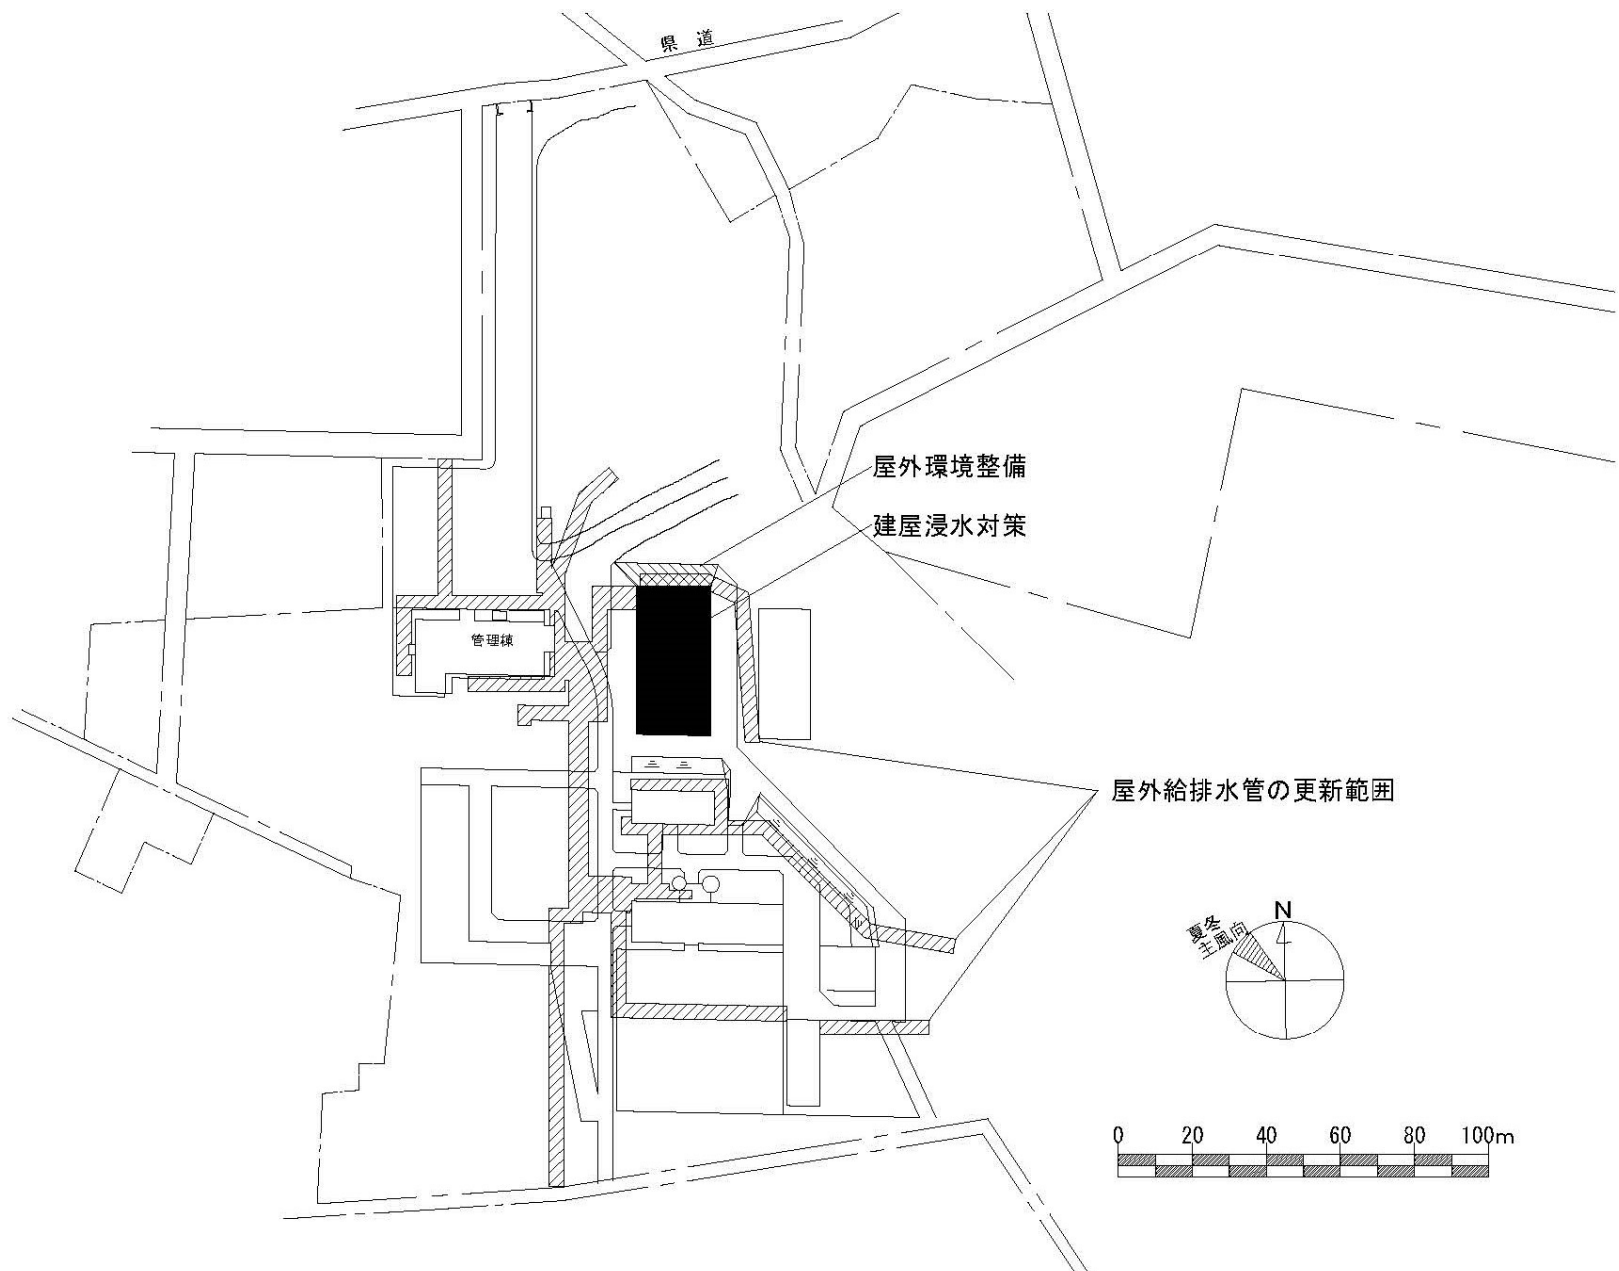



団地名	008 金木町	事業名	弘前大学(金木町)ライフライン再生(給排水設備他)	配置図	1/2000
-----	---------	-----	---------------------------	-----	--------

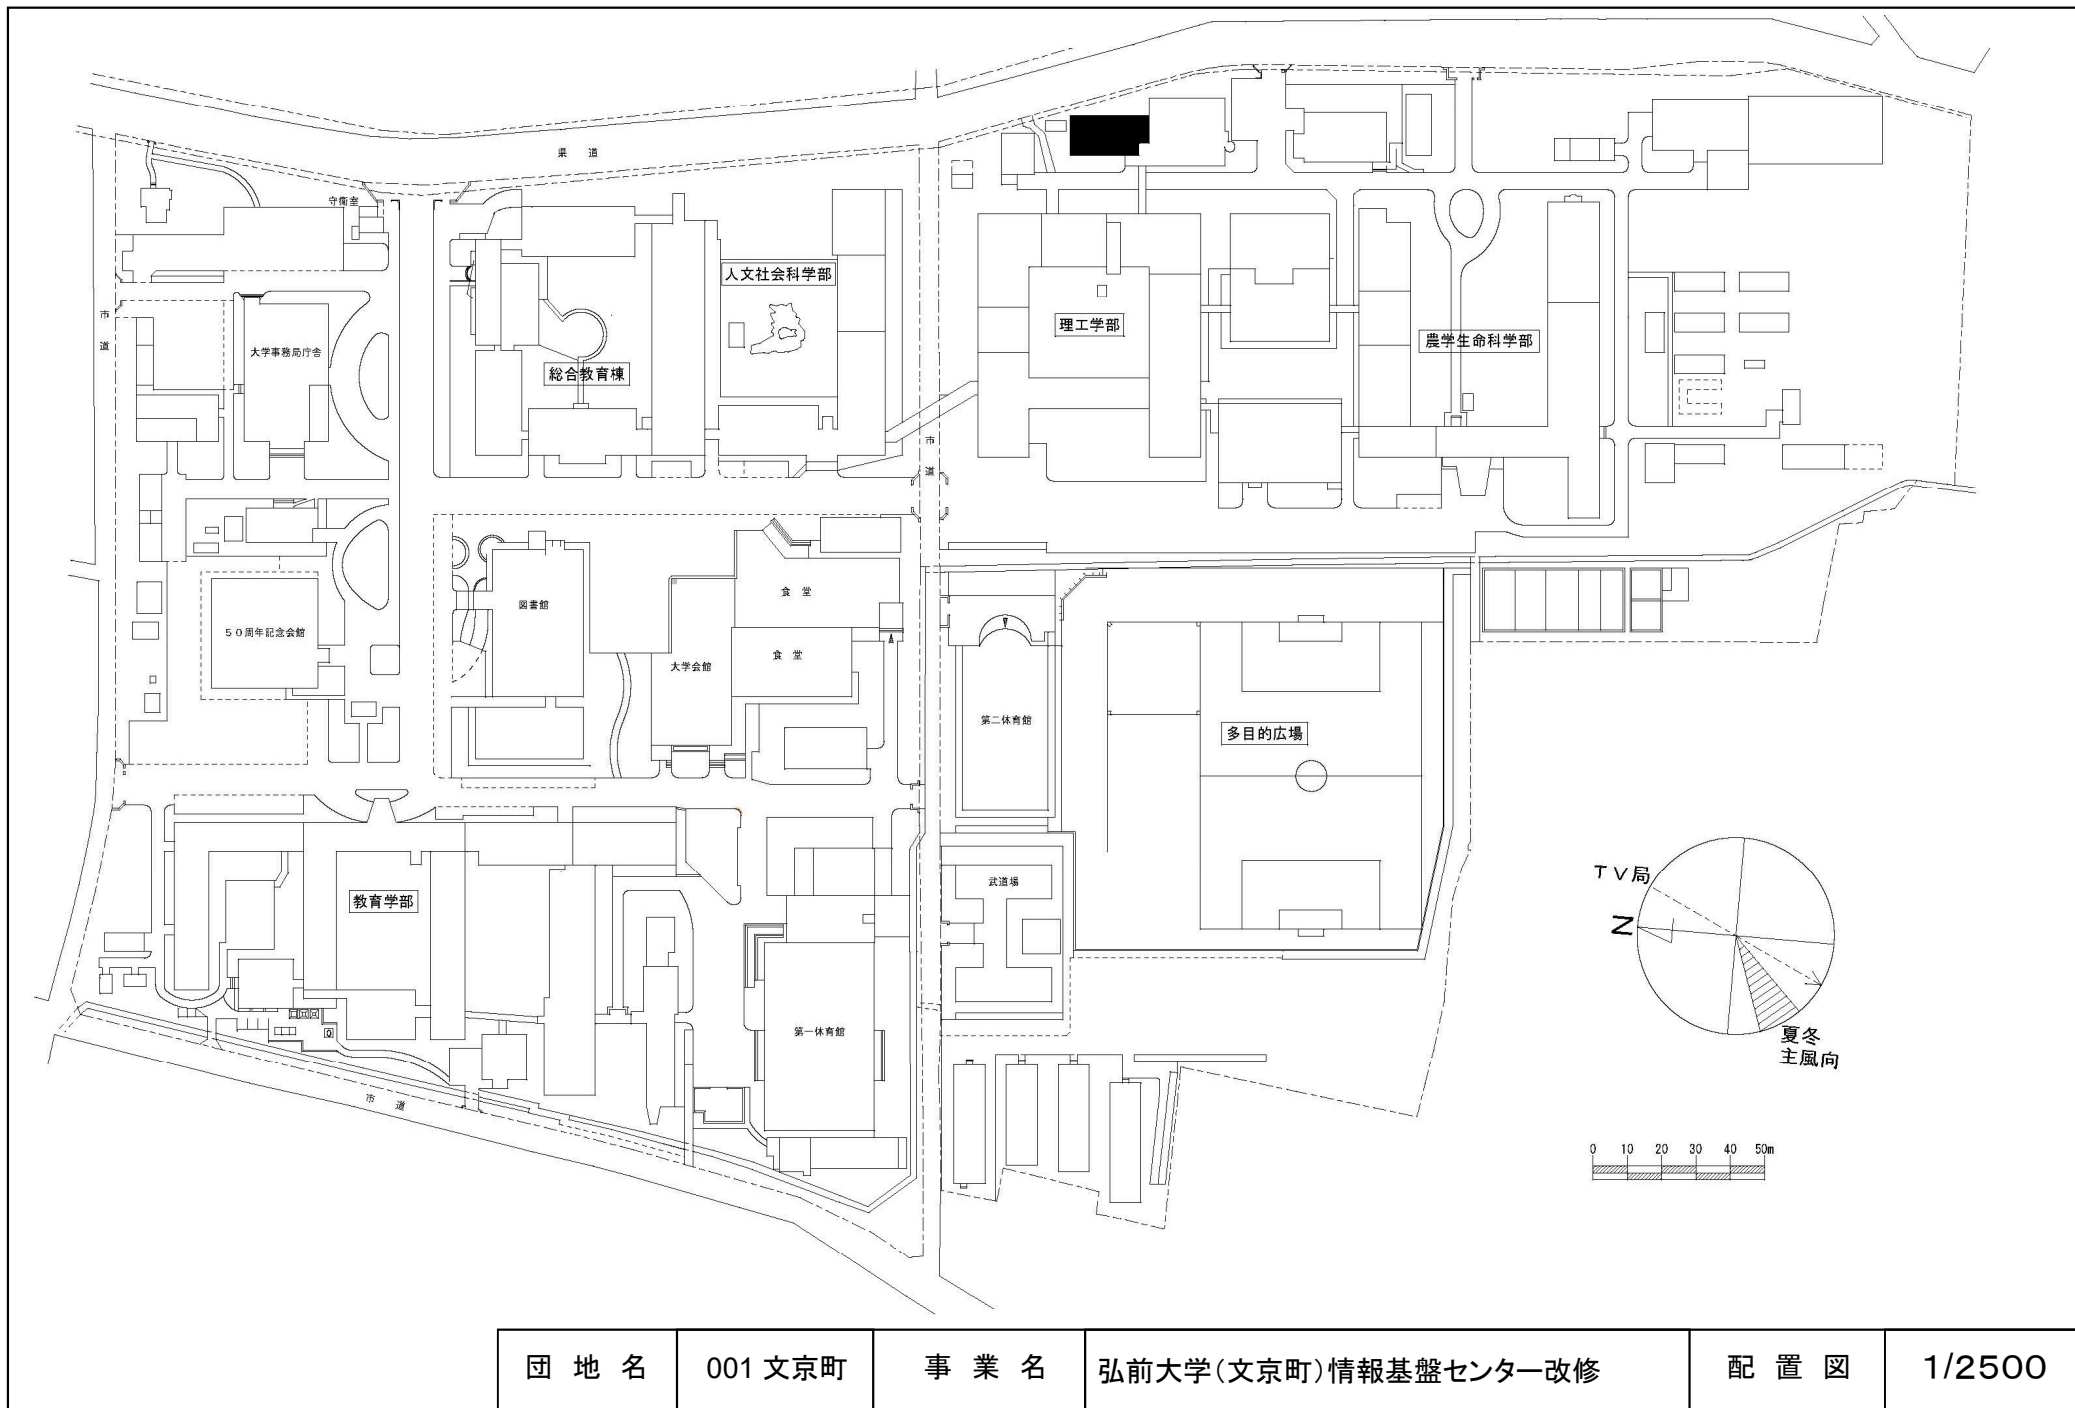


団地名	001 文京町	事業名	弘前大学(文京町)情報基盤センター改修	配置図	1/2500
-----	---------	-----	---------------------	-----	--------

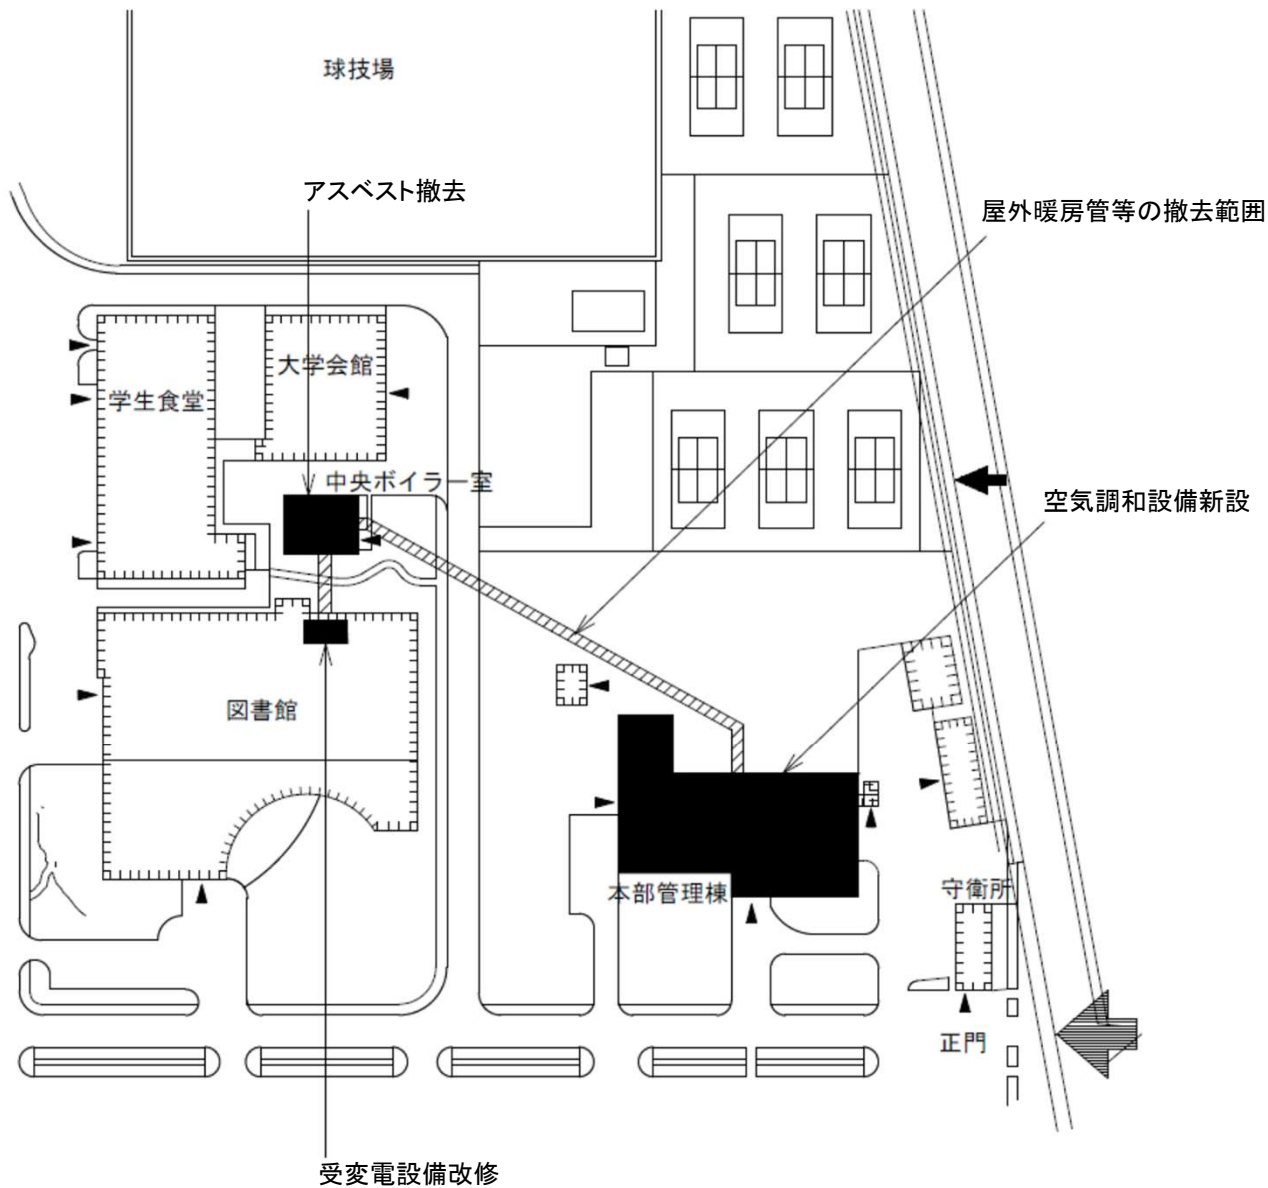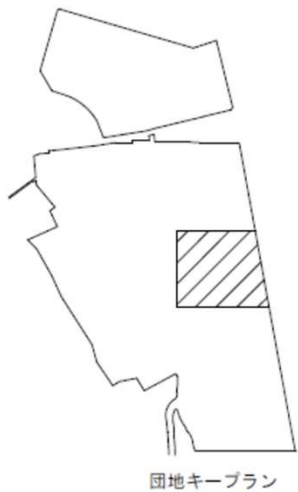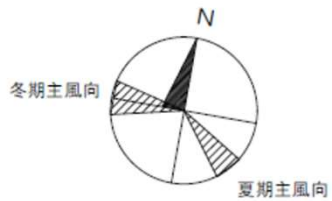


団地名	001 上田	事業名	岩手大学(上田)ライフライン再生(空調設備)	配置図	1/1,500
-----	--------	-----	------------------------	-----	---------

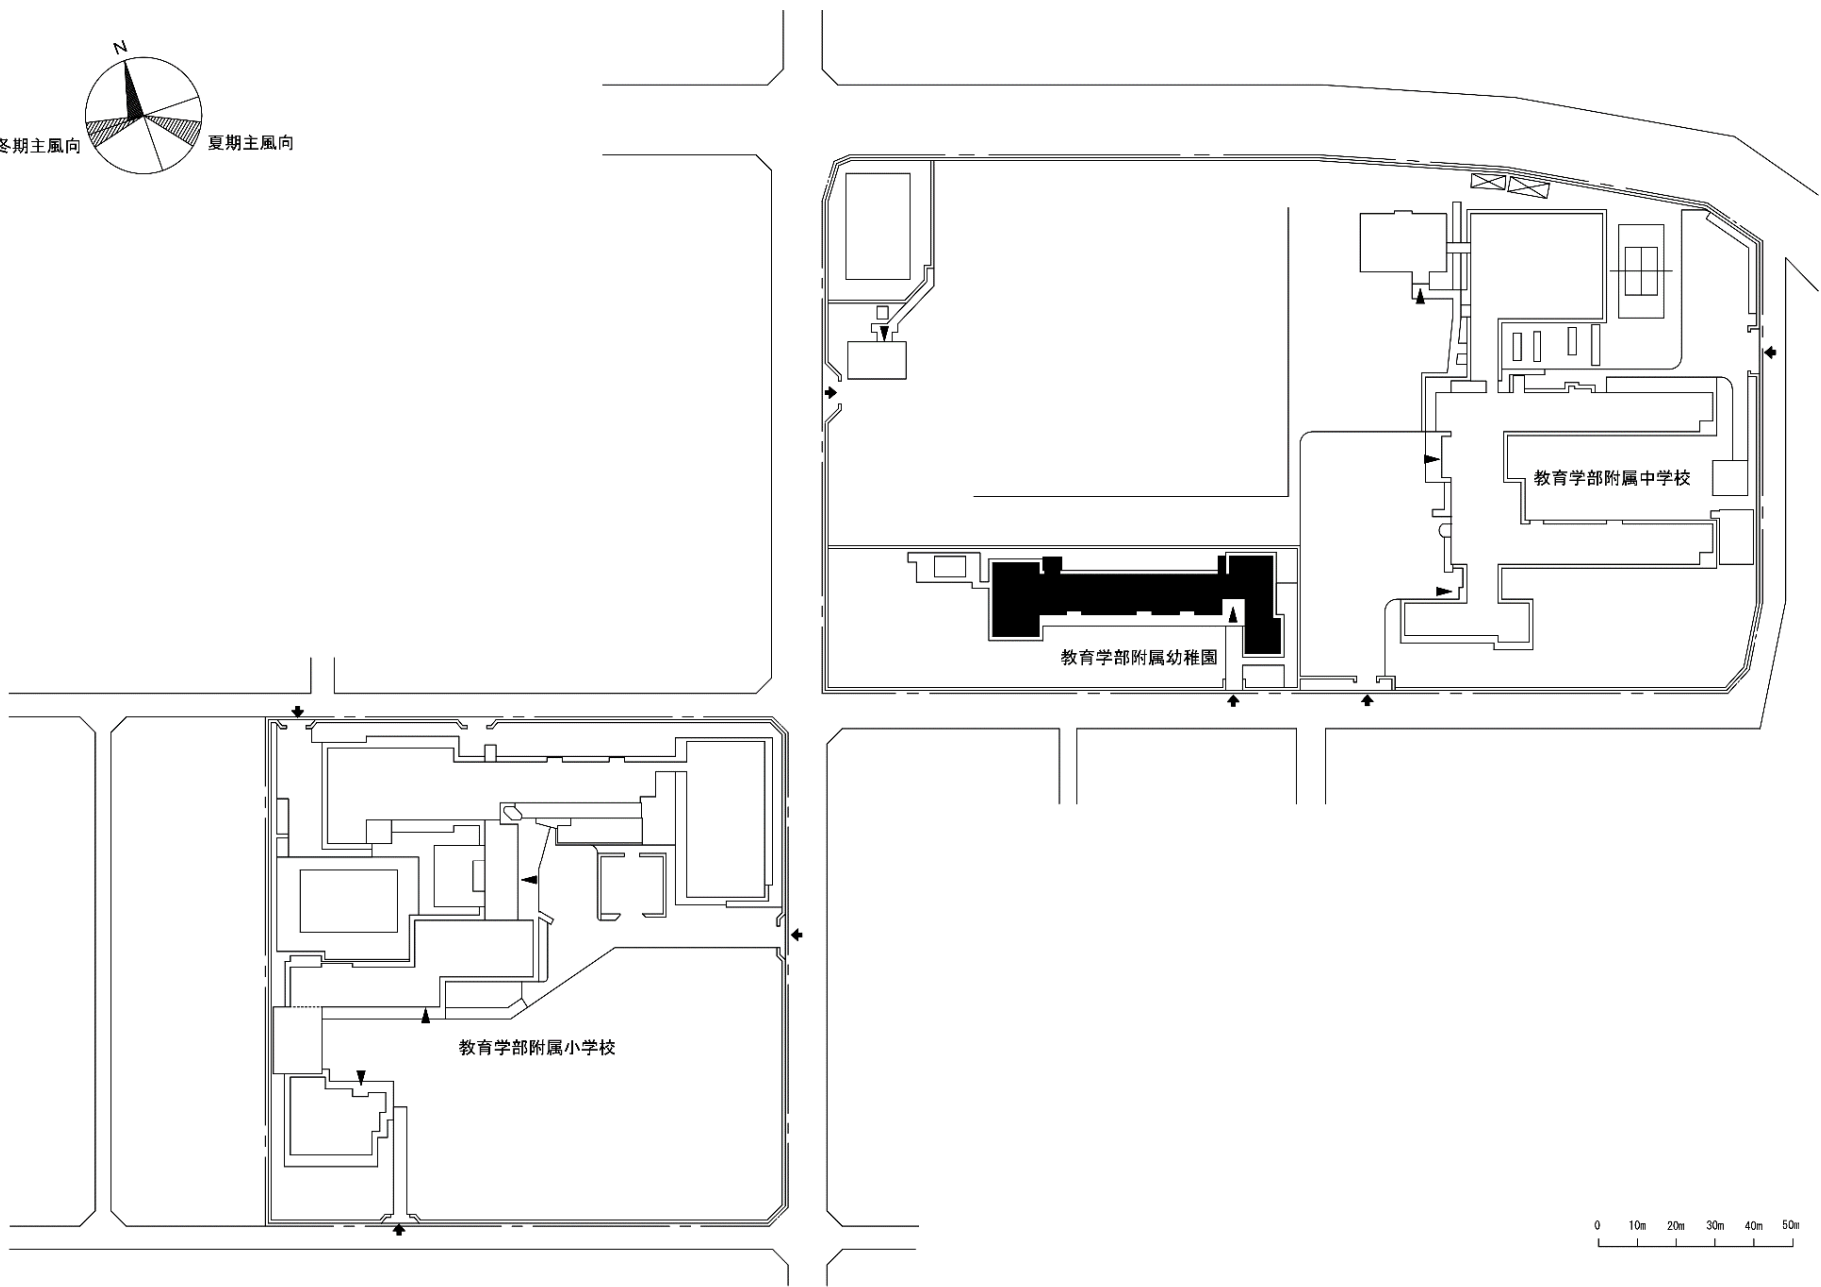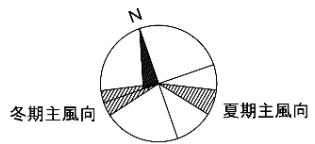



団地名	003 加賀野 (附幼)	事業名	岩手大学(加賀野(附幼))園舎改修	配置図	1/2000
-----	-----------------	-----	-------------------	-----	--------

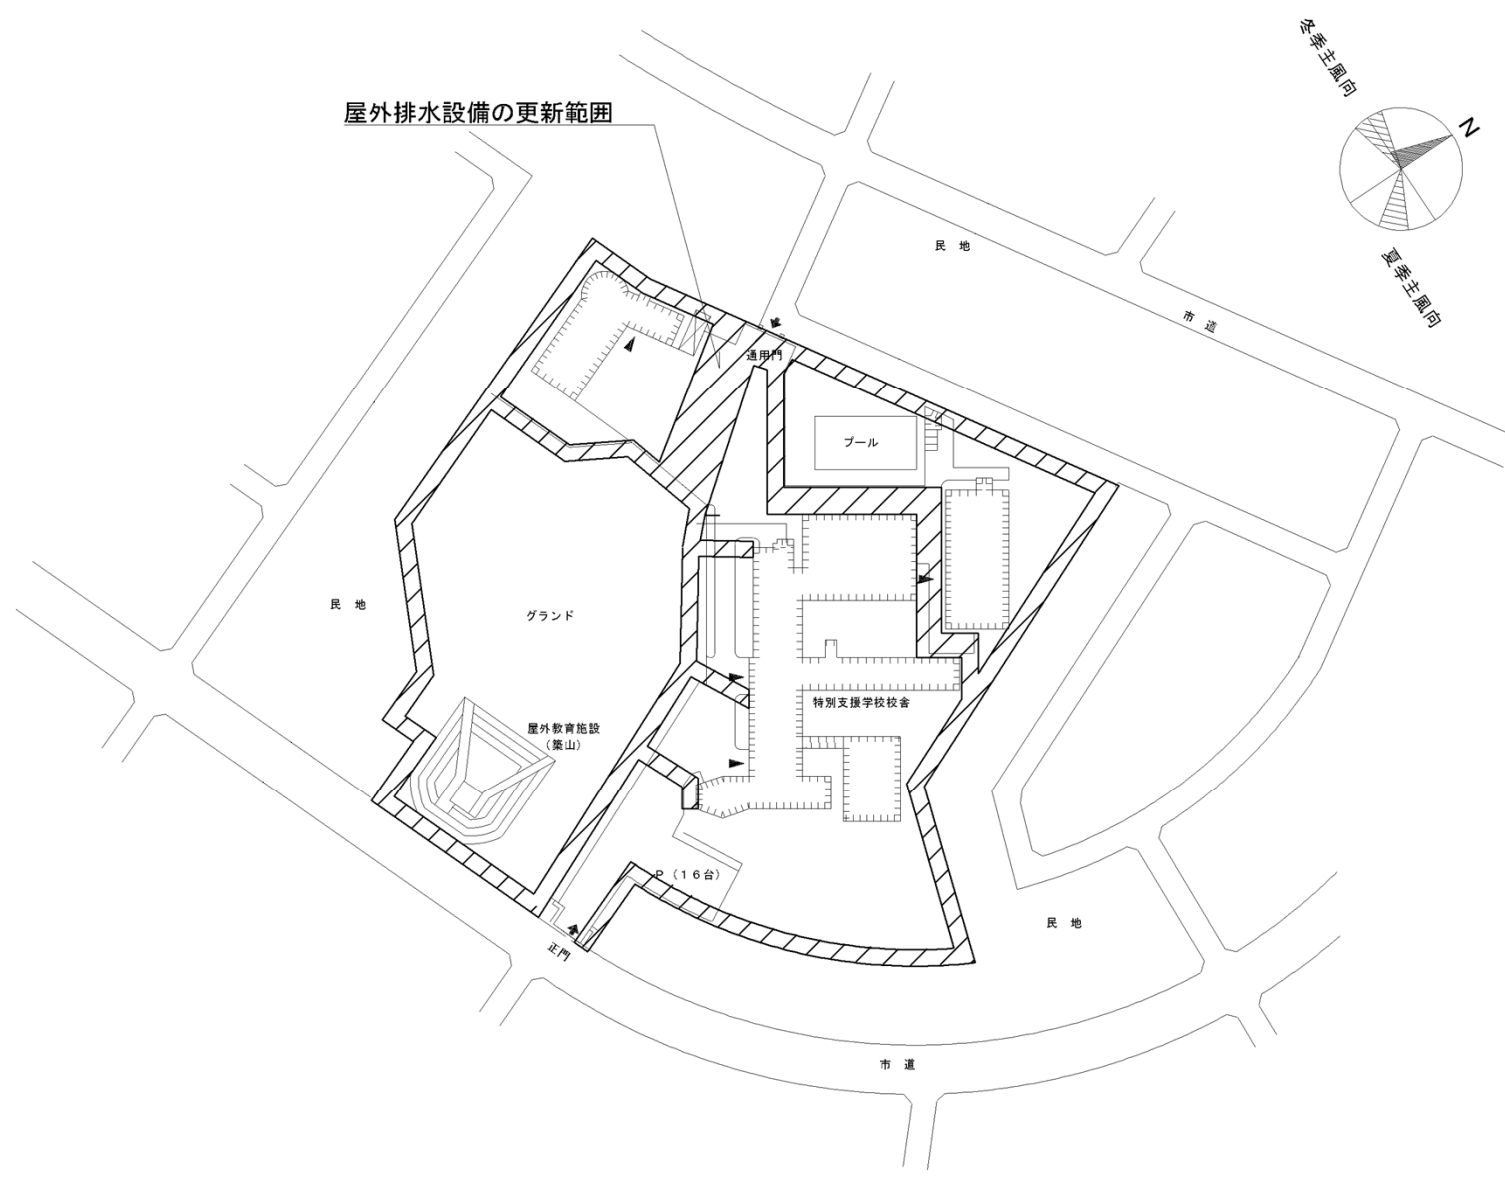

団地名	009 東安庭他 (附小特)	事業名	岩手大学(東安庭他(附小特)) ライフライン再生(給排水設備)	1/2	配置図	1/2000
-----	-------------------	-----	------------------------------------	-----	-----	--------


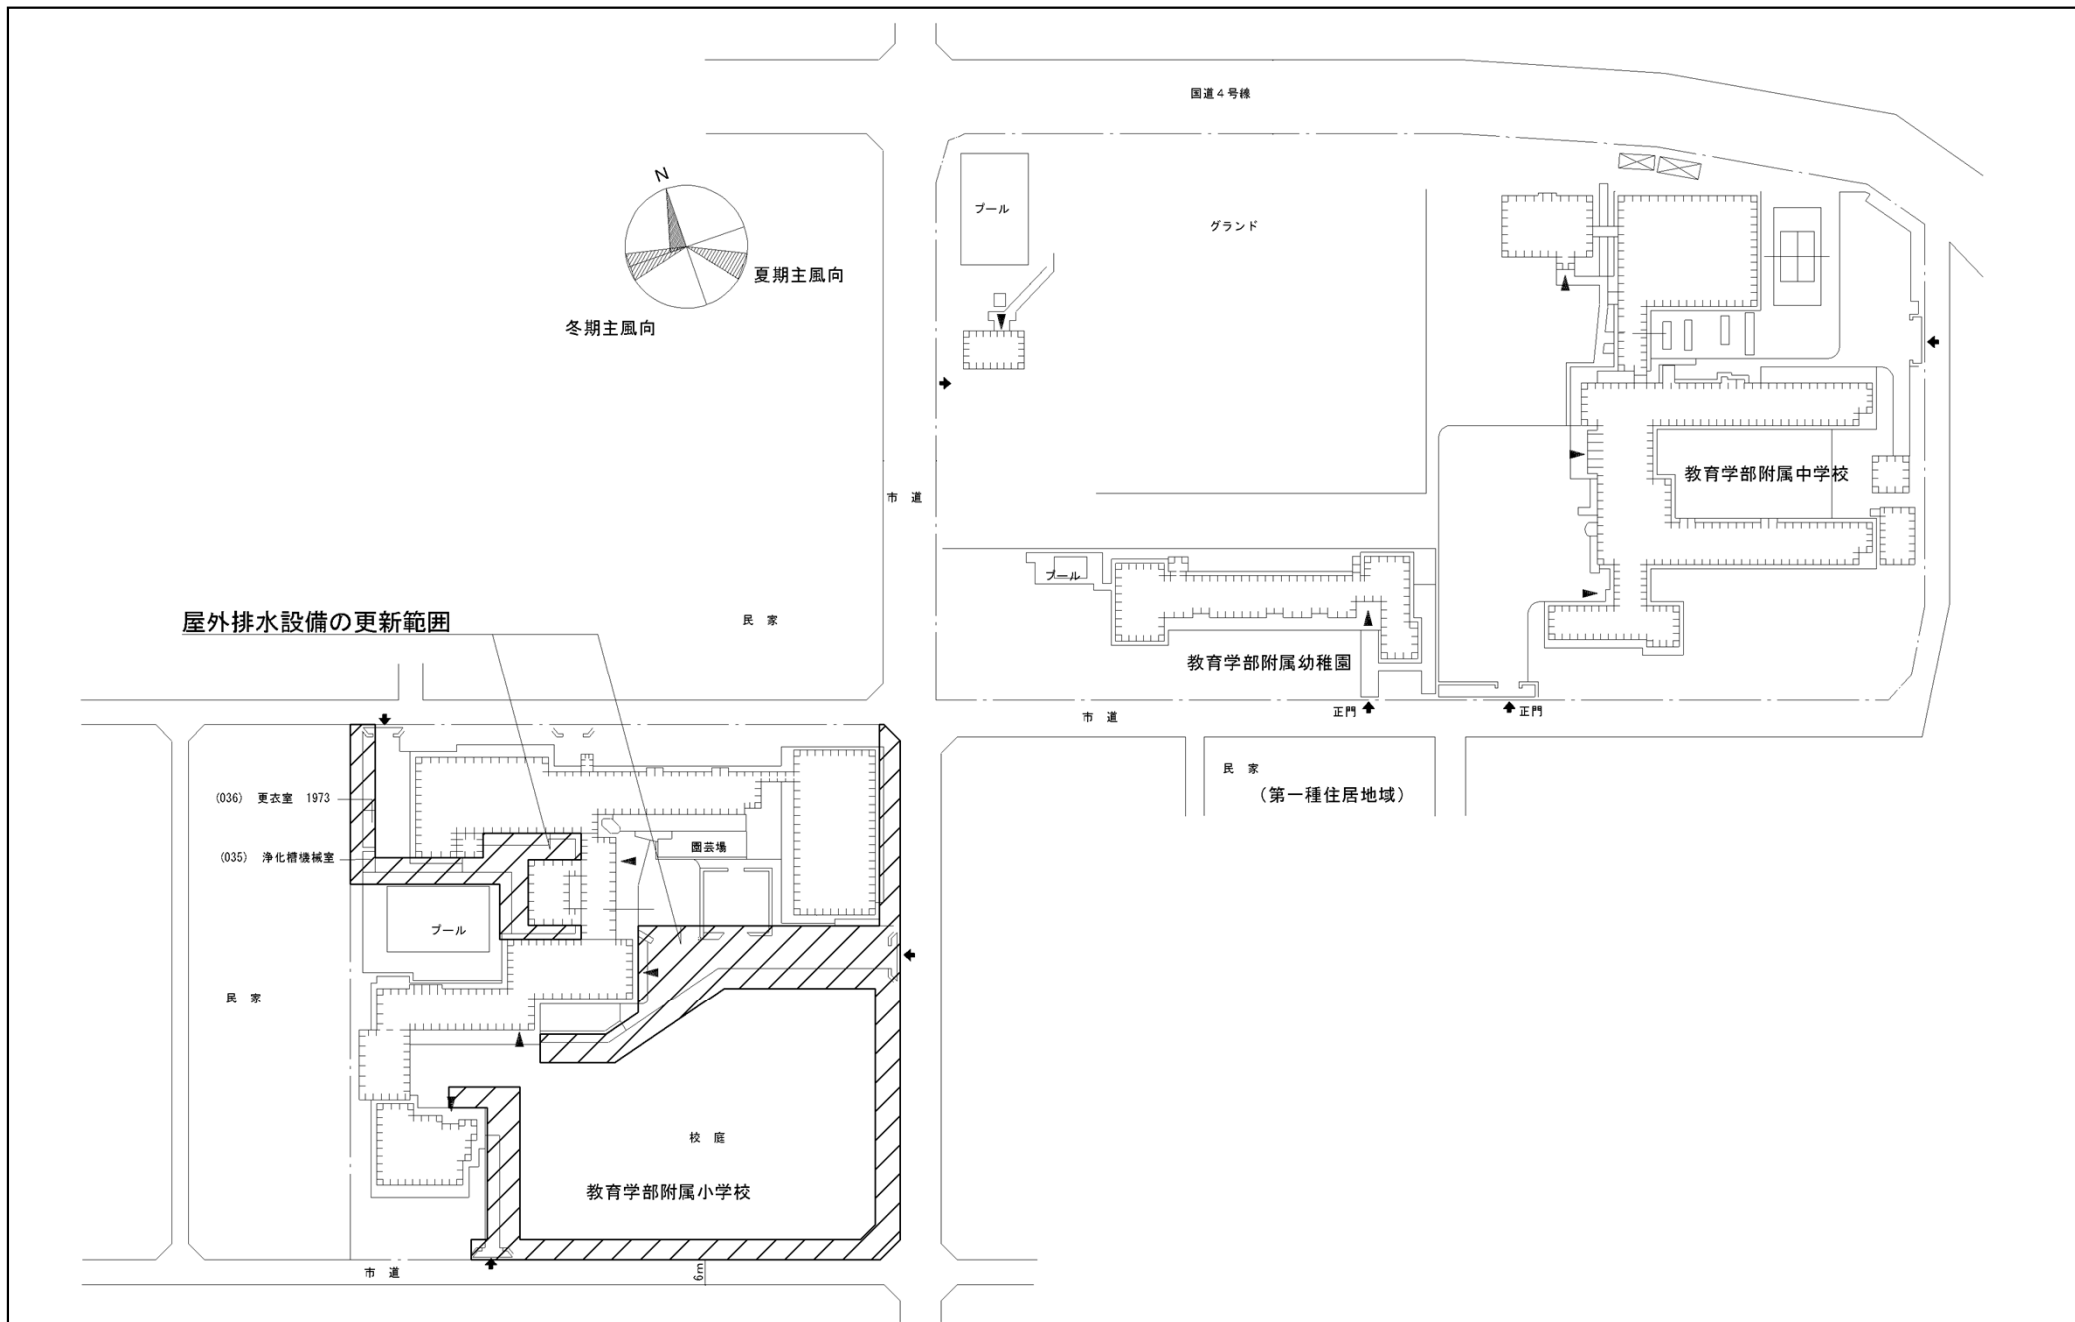


団地名	009 東安庭他 (附小特)	事業名	岩手大学(東安庭他(附小特)) ライフライン再生(給排水設備)	2/2	配置図	1/2000
-----	----------------	-----	------------------------------------	-----	-----	--------

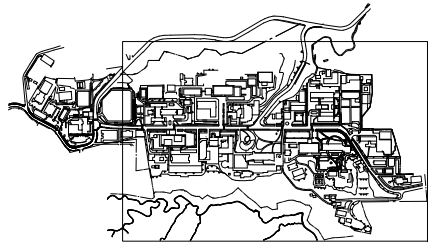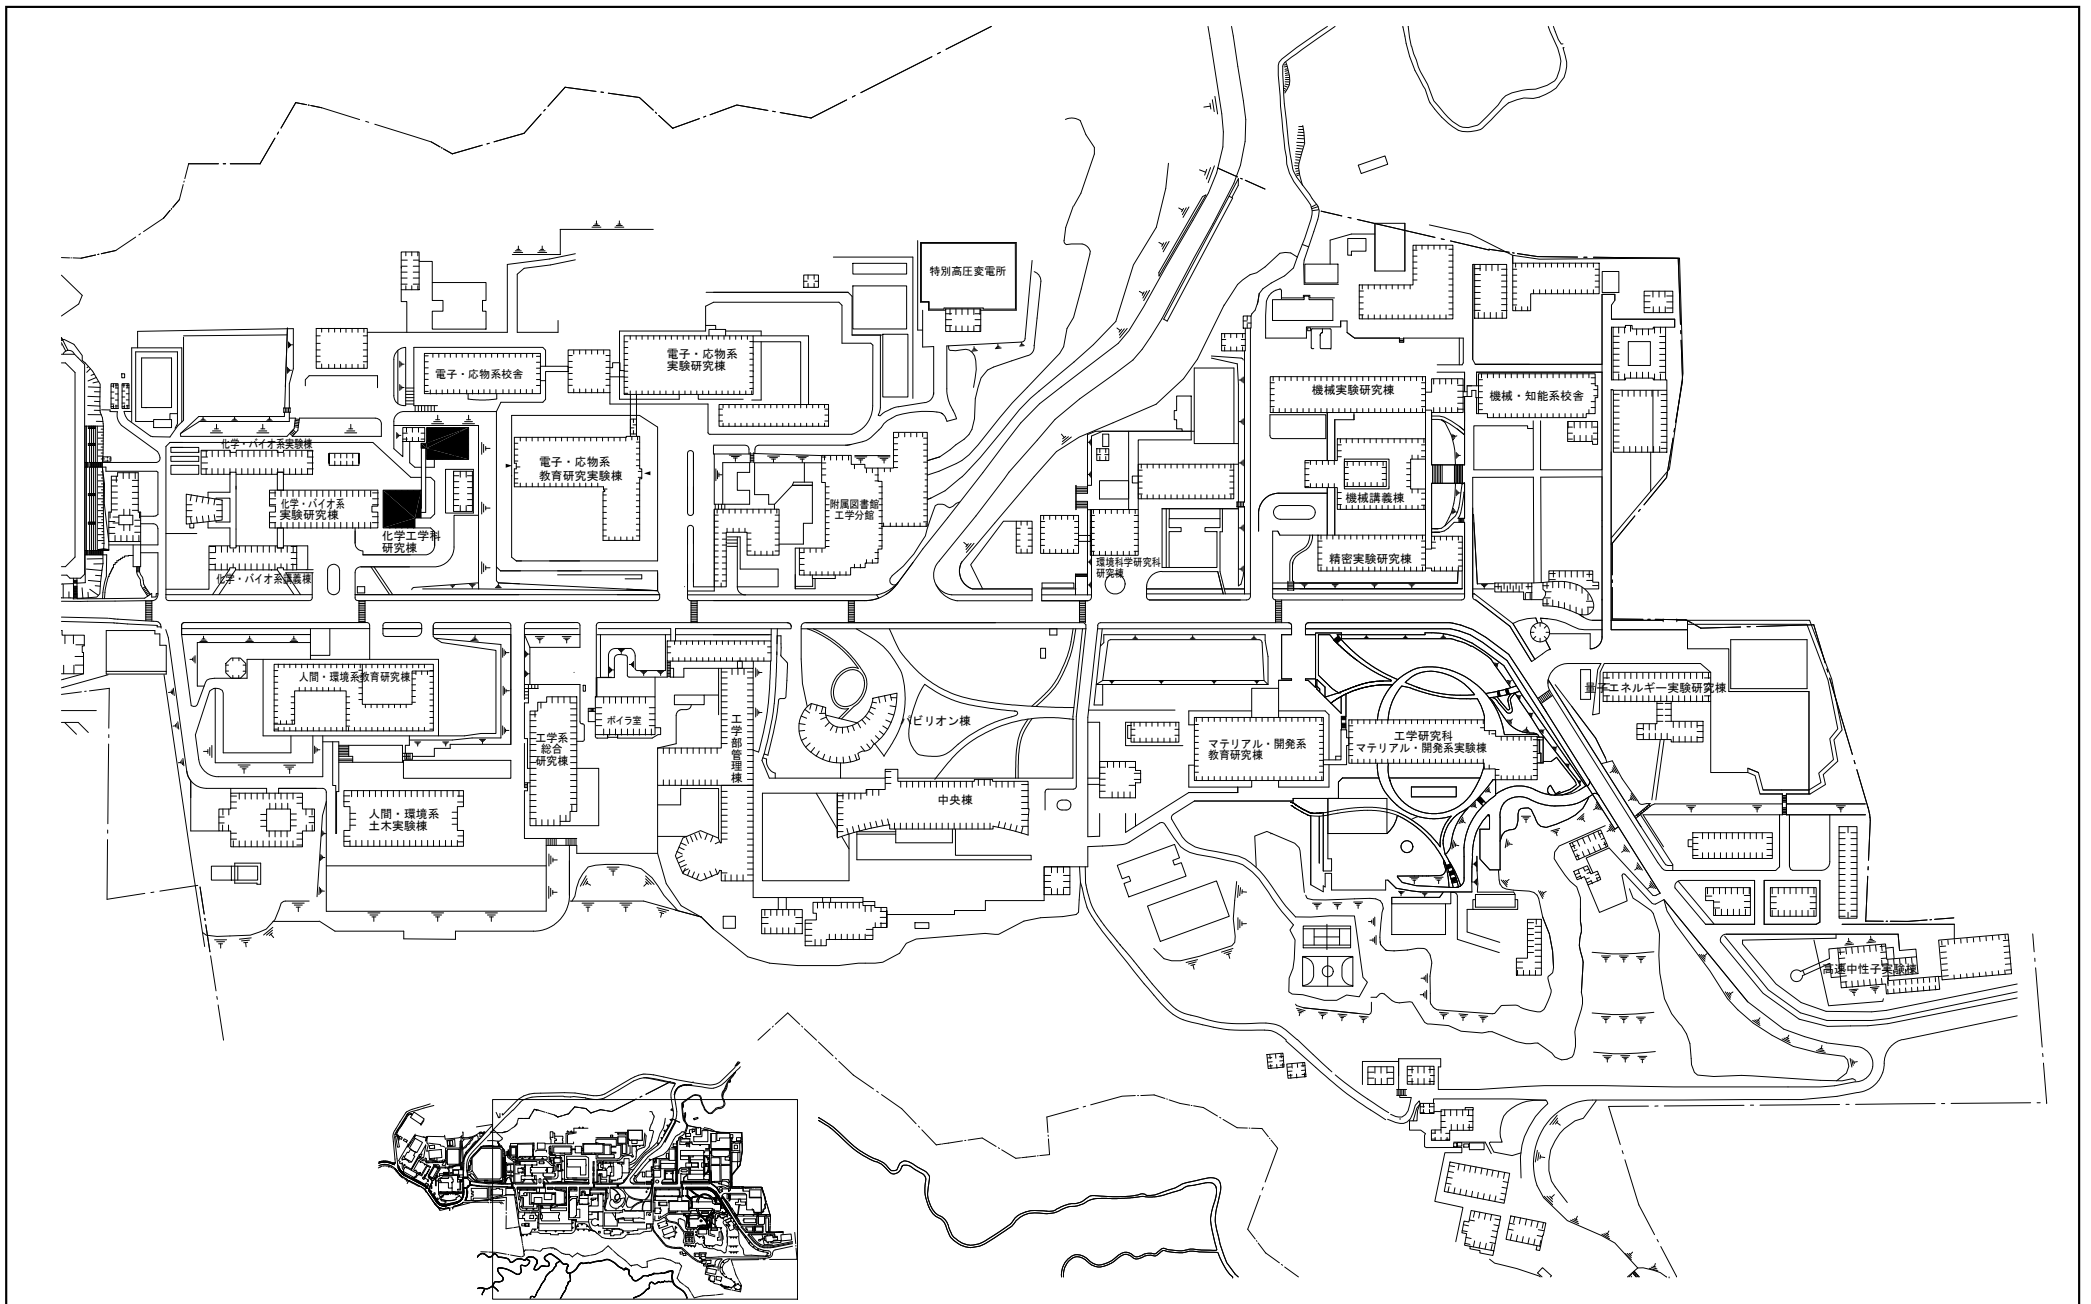


キープラン


団地名	008 青葉山1	事業名	東北大学(青葉山)総合研究棟改修(化学系)	配置図	1/4000
-----	----------	-----	-----------------------	-----	--------

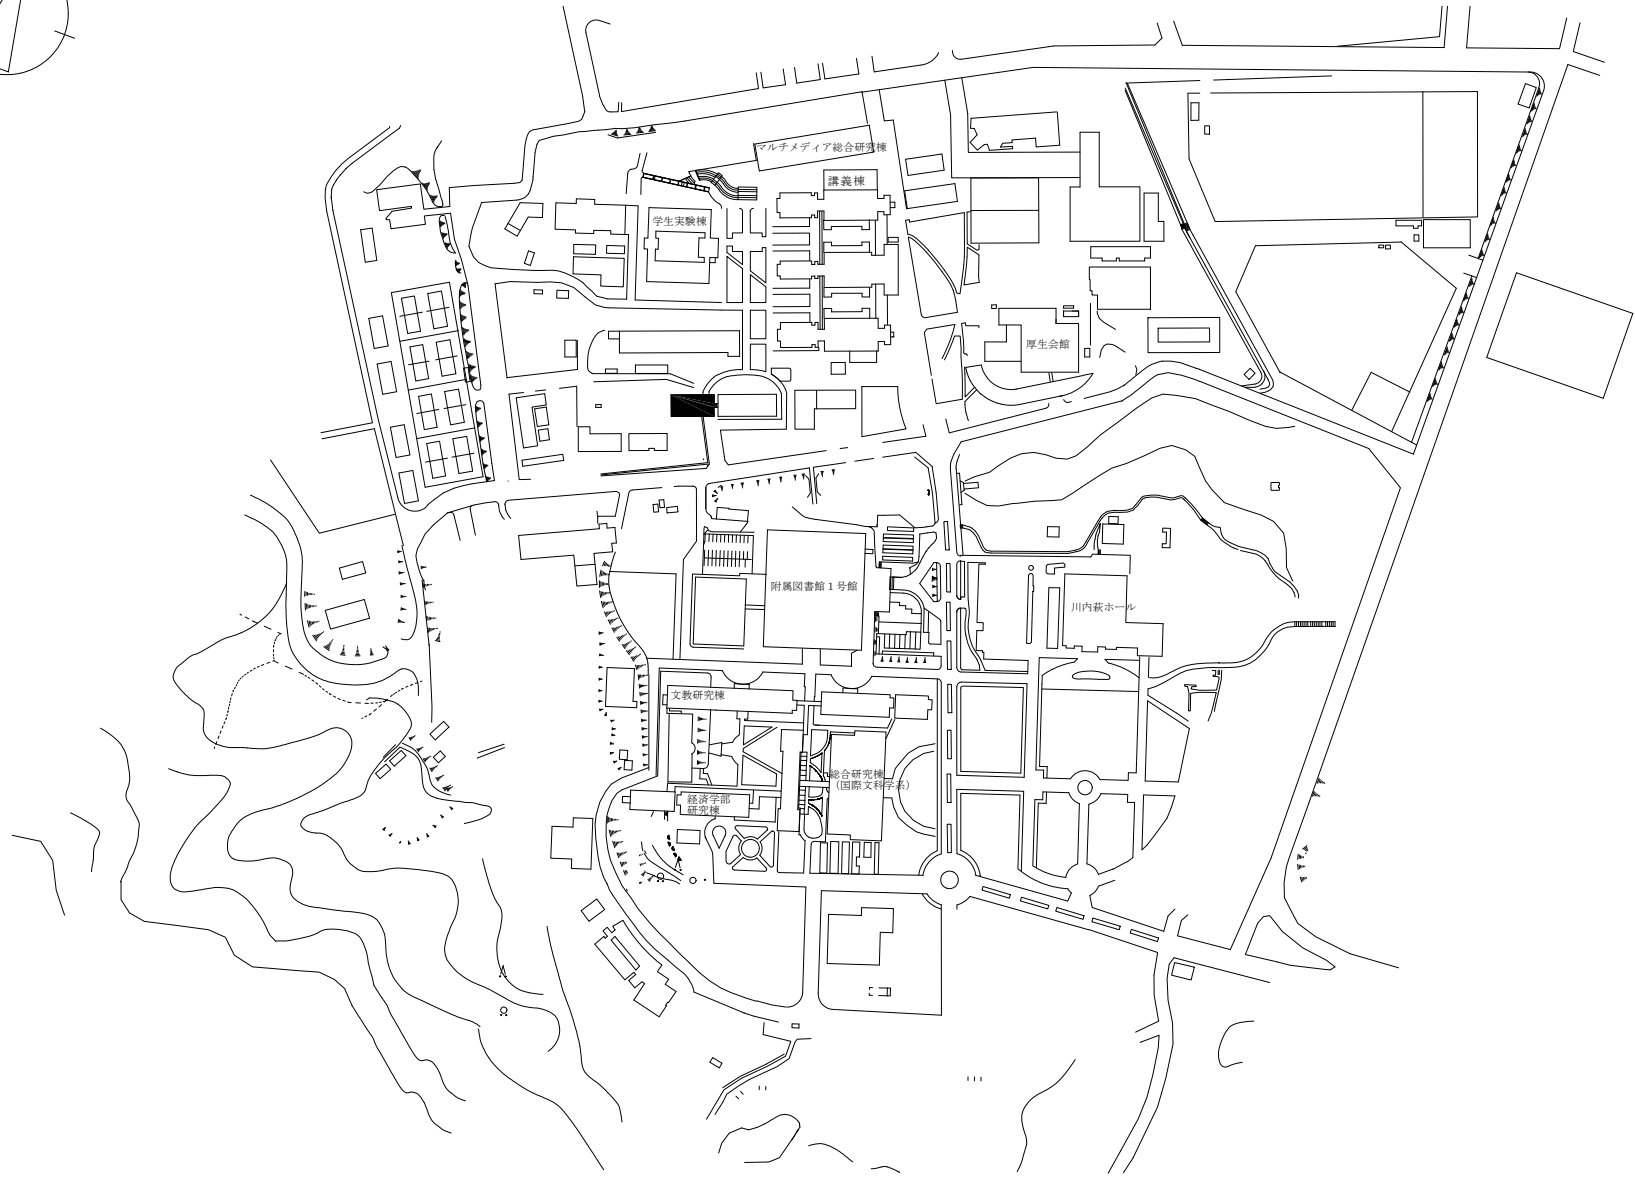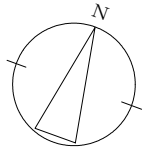


団地名	007 川内1	事業名	東北大学(川内)総合研究棟改修(国際文化系)	配置図	1/5000
-----	---------	-----	------------------------	-----	--------

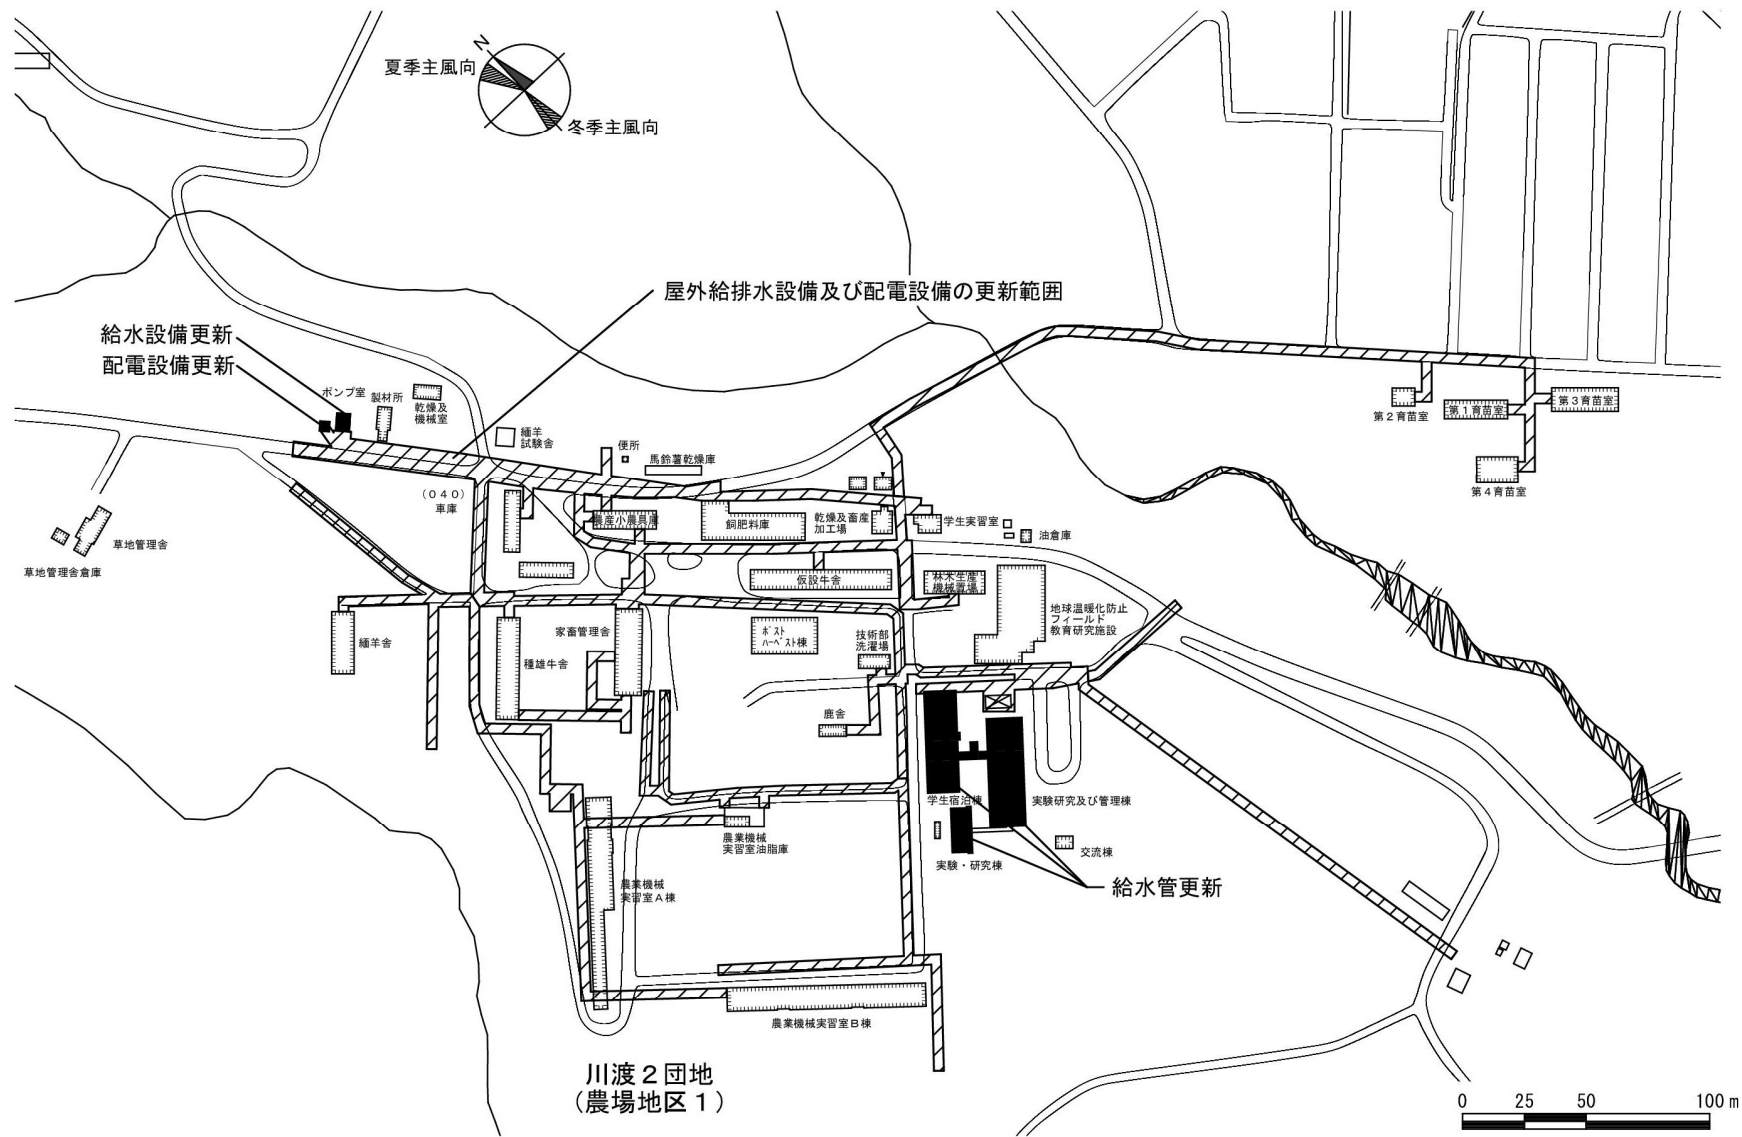



団地名	027(B)川渡2	事業名	東北大学(川渡)ライフライン再生(給排水設備)	配置図	1/3000
-----	-----------	-----	-------------------------	-----	--------

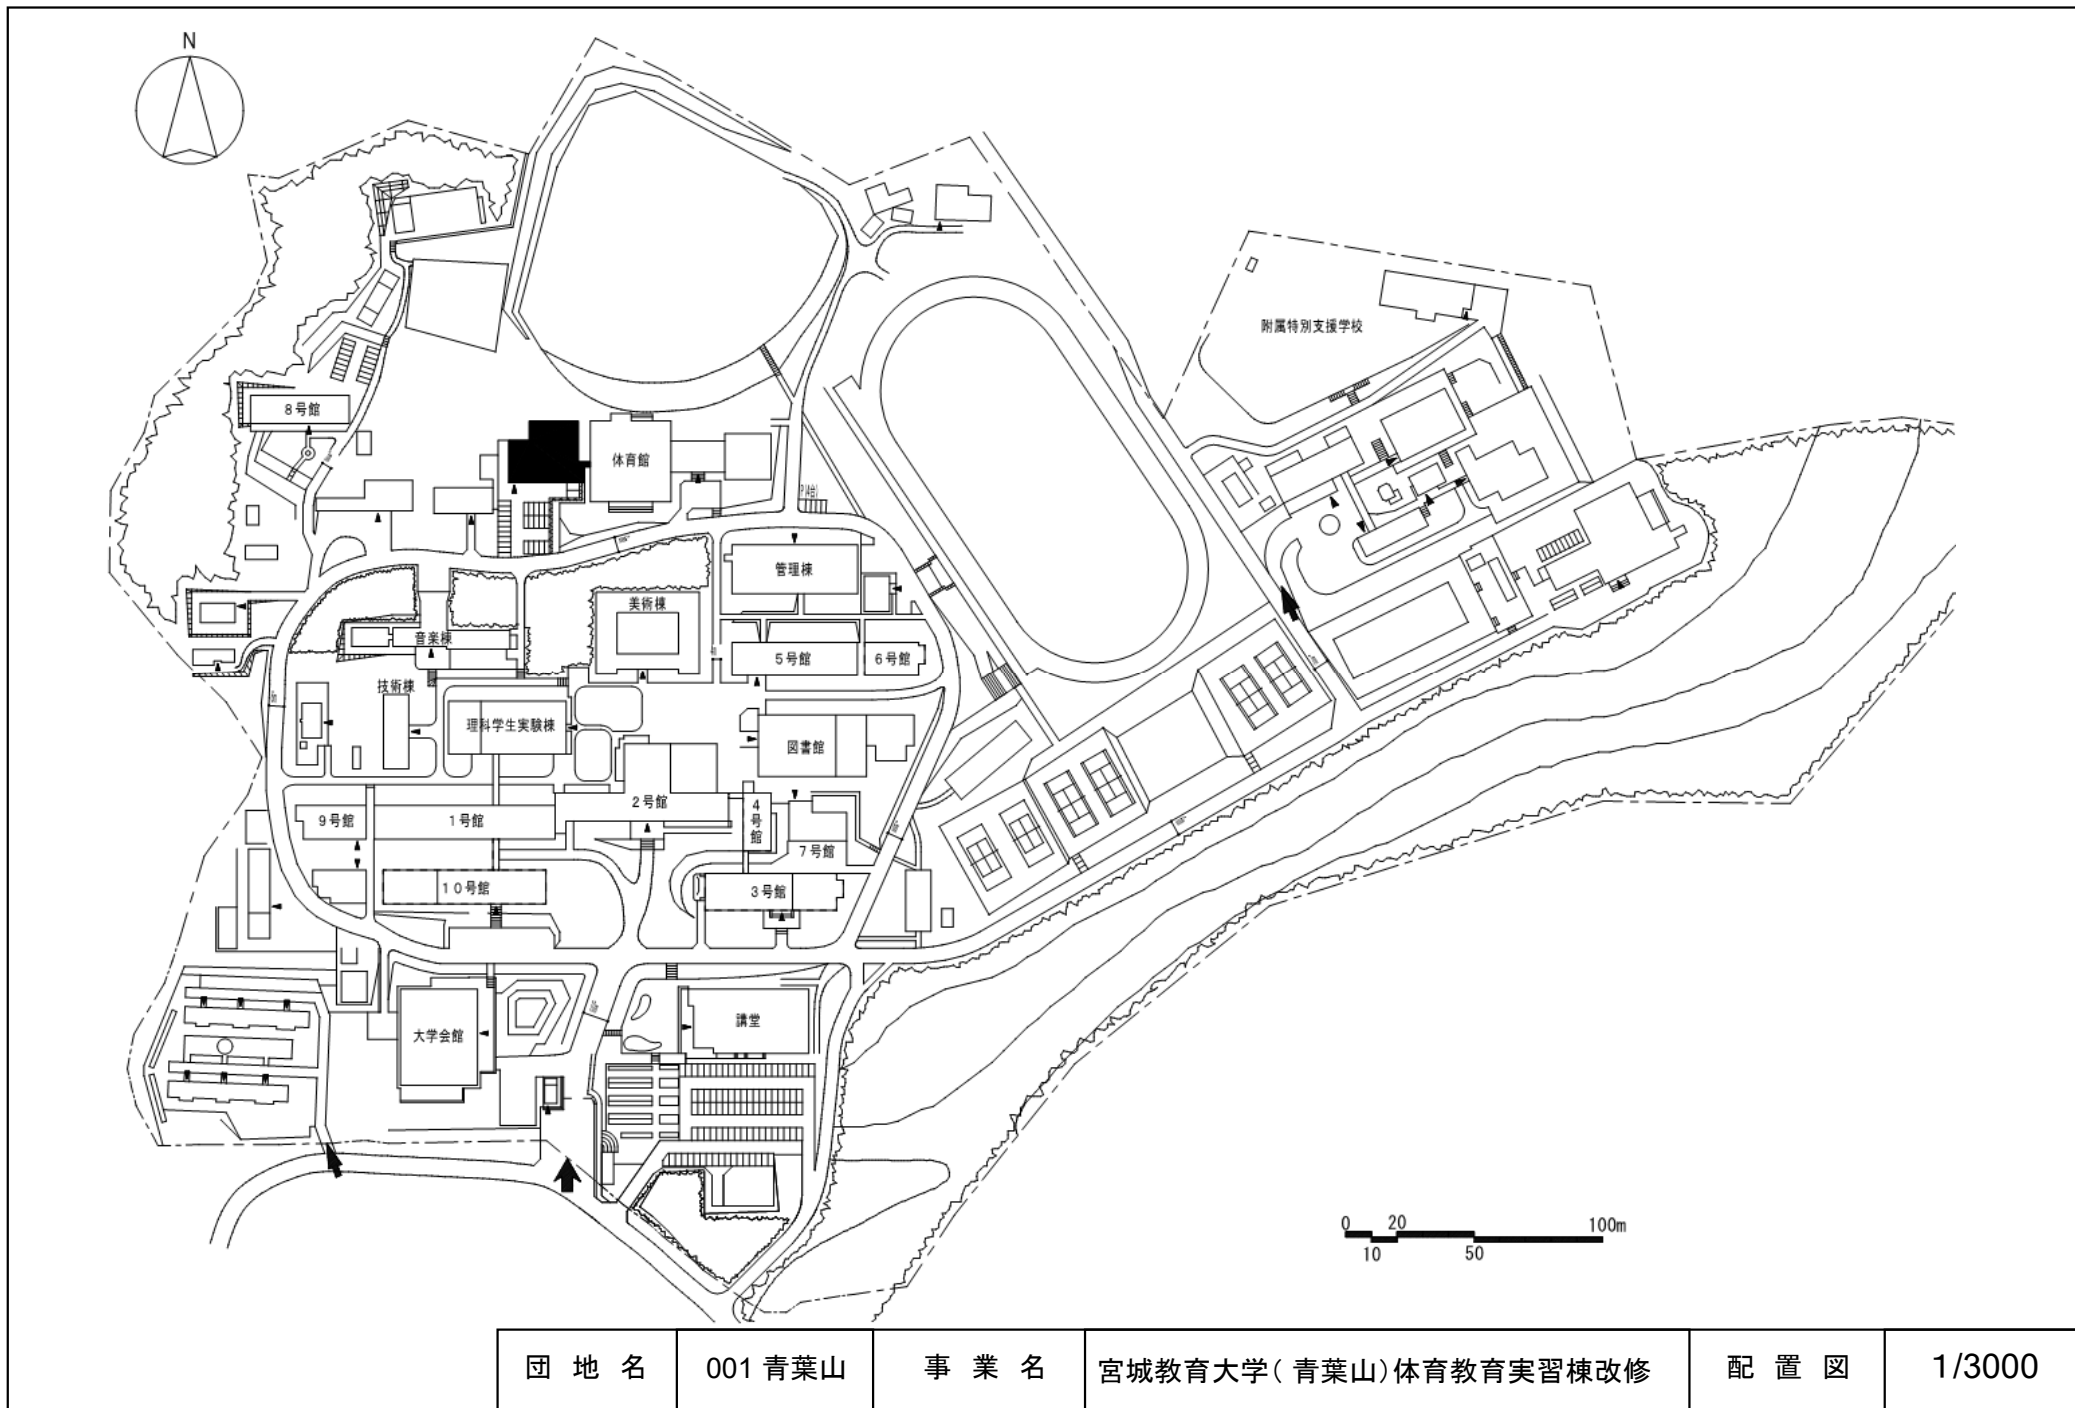


団地名	001 青葉山	事業名	宮城教育大学(青葉山)体育教育実習棟改修	配置図	1/3000
-----	---------	-----	----------------------	-----	--------

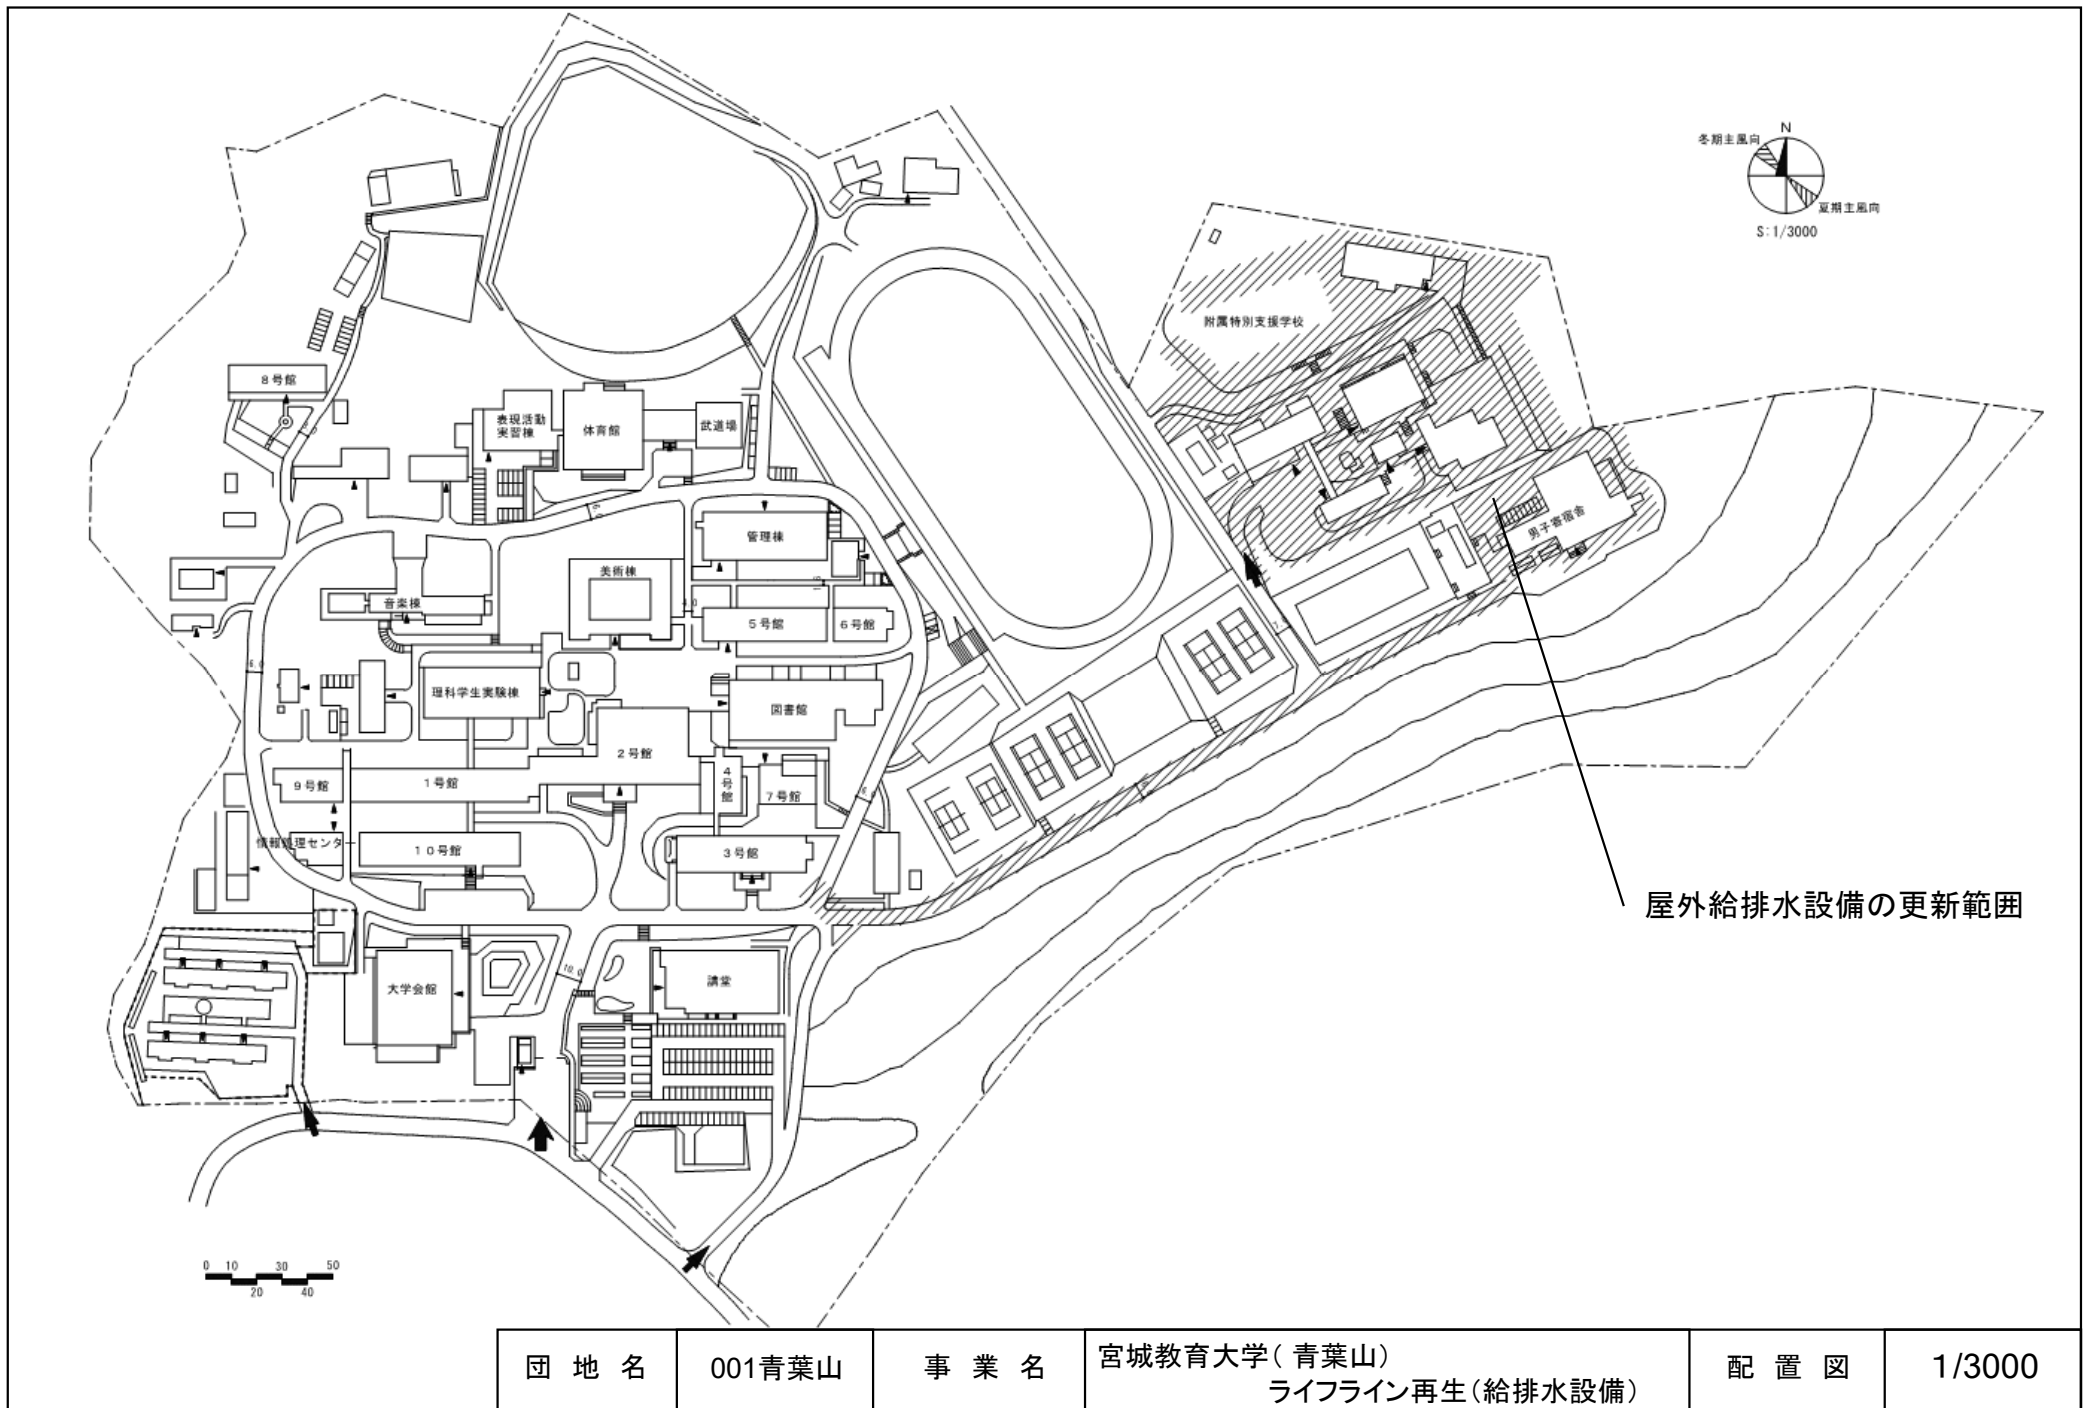



団地名	001青葉山	事業名	宮城教育大学(青葉山) ライフライン再生(給排水設備)	配置図	1/3000
-----	--------	-----	--------------------------------	-----	--------

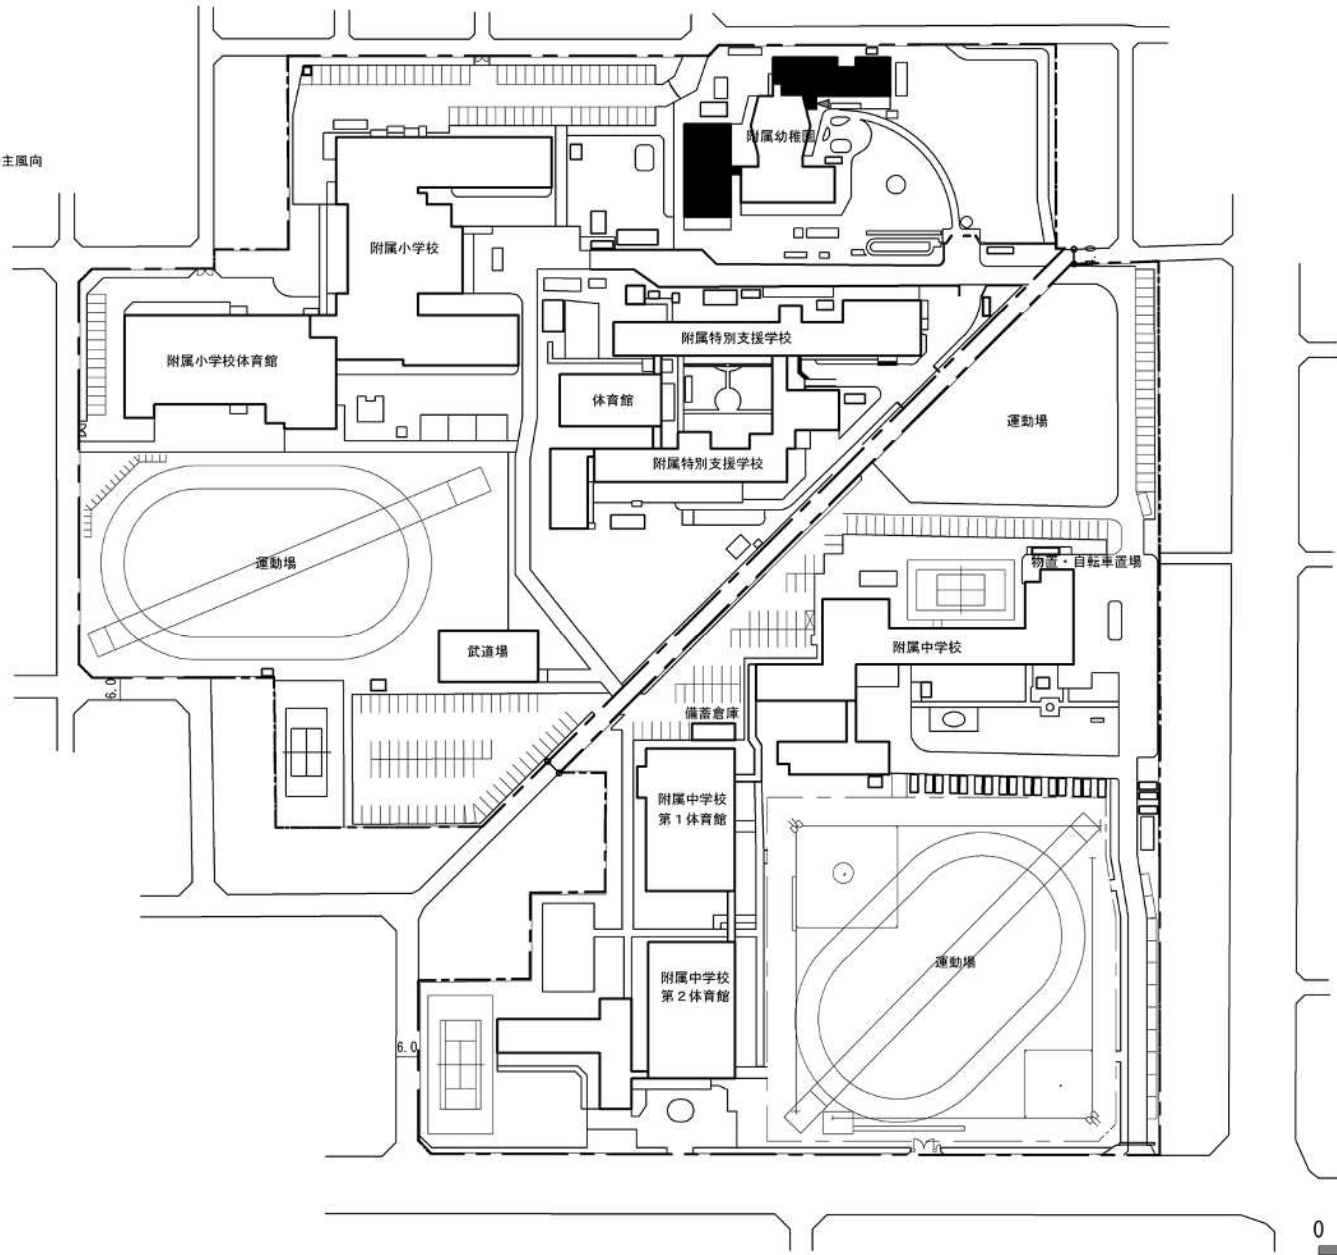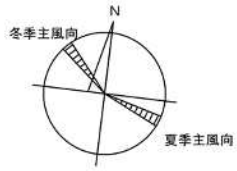


団地名	002 保戸野	事業名	秋田大学(保戸野(附幼))園舎改修Ⅱ	配置図	1/2000
-----	---------	-----	--------------------	-----	--------

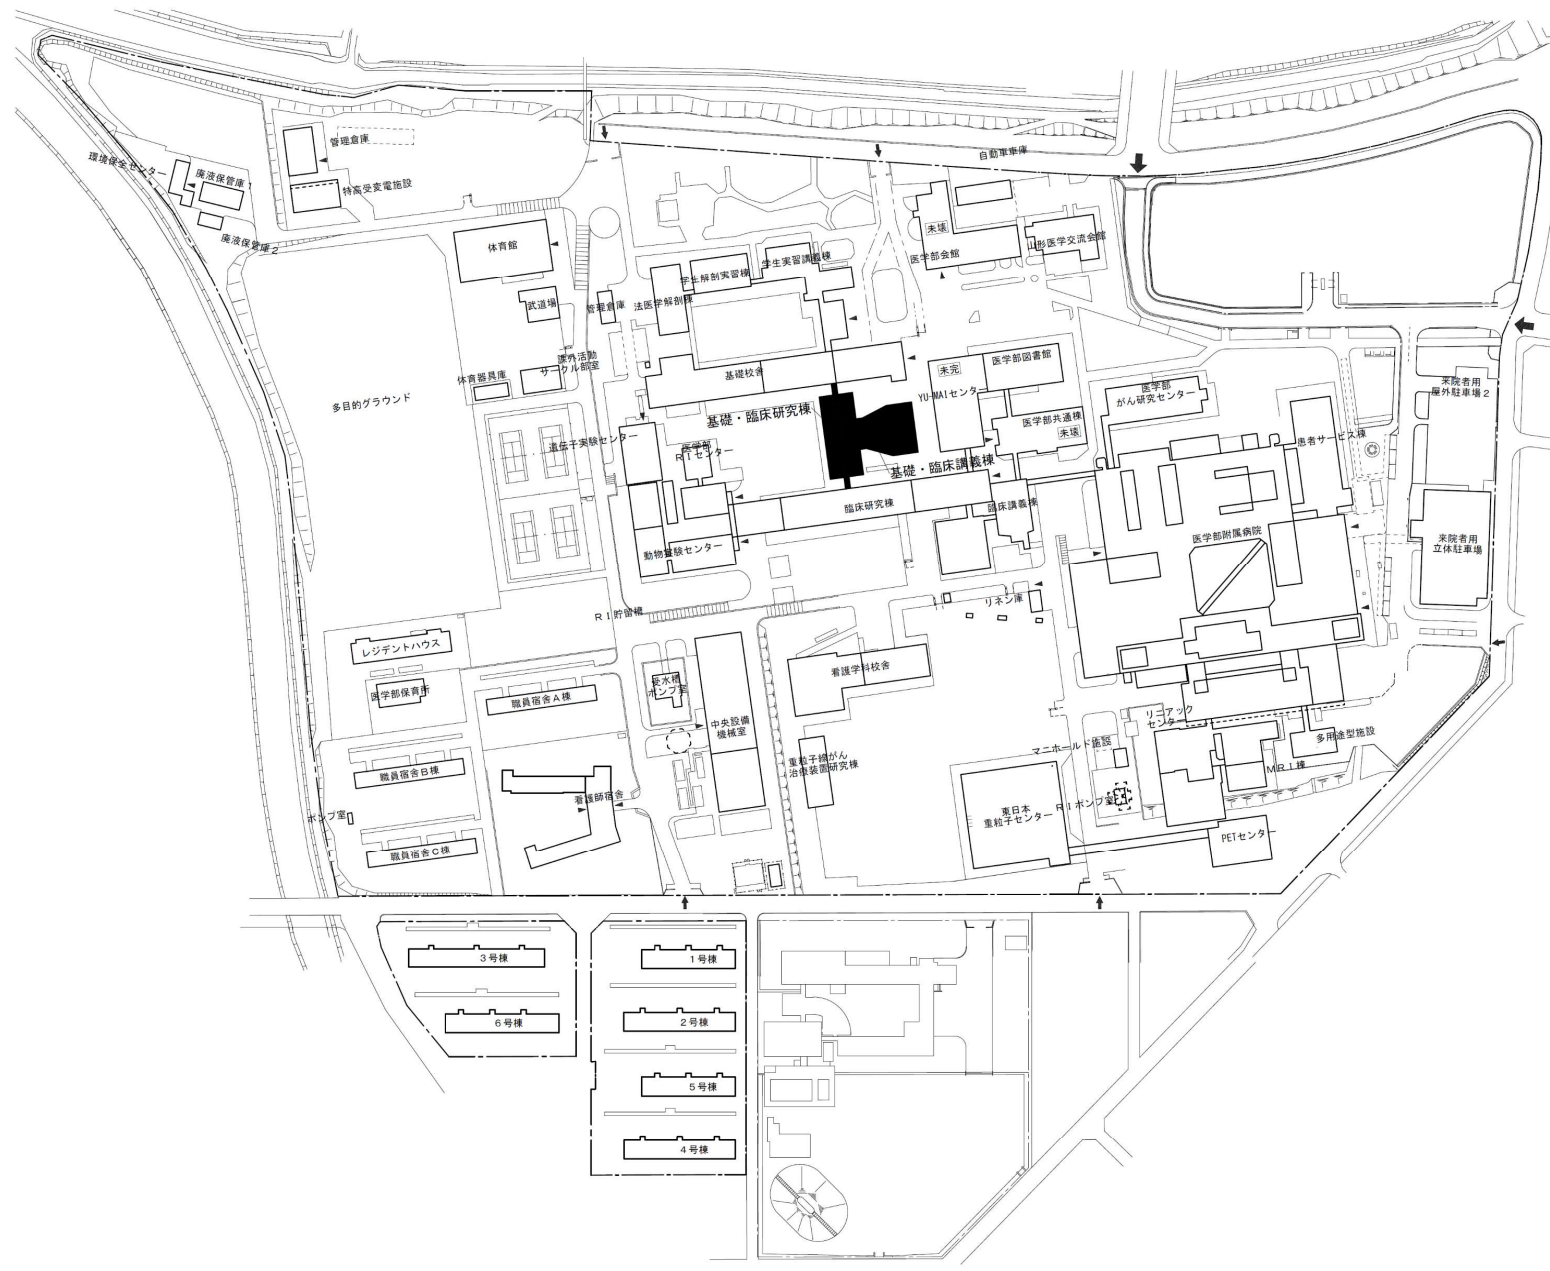



団地名	036 飯田	事業名	山形大学(飯田)YU-MAIセンターⅡ	配置図	1/2500
-----	--------	-----	---------------------	-----	--------

 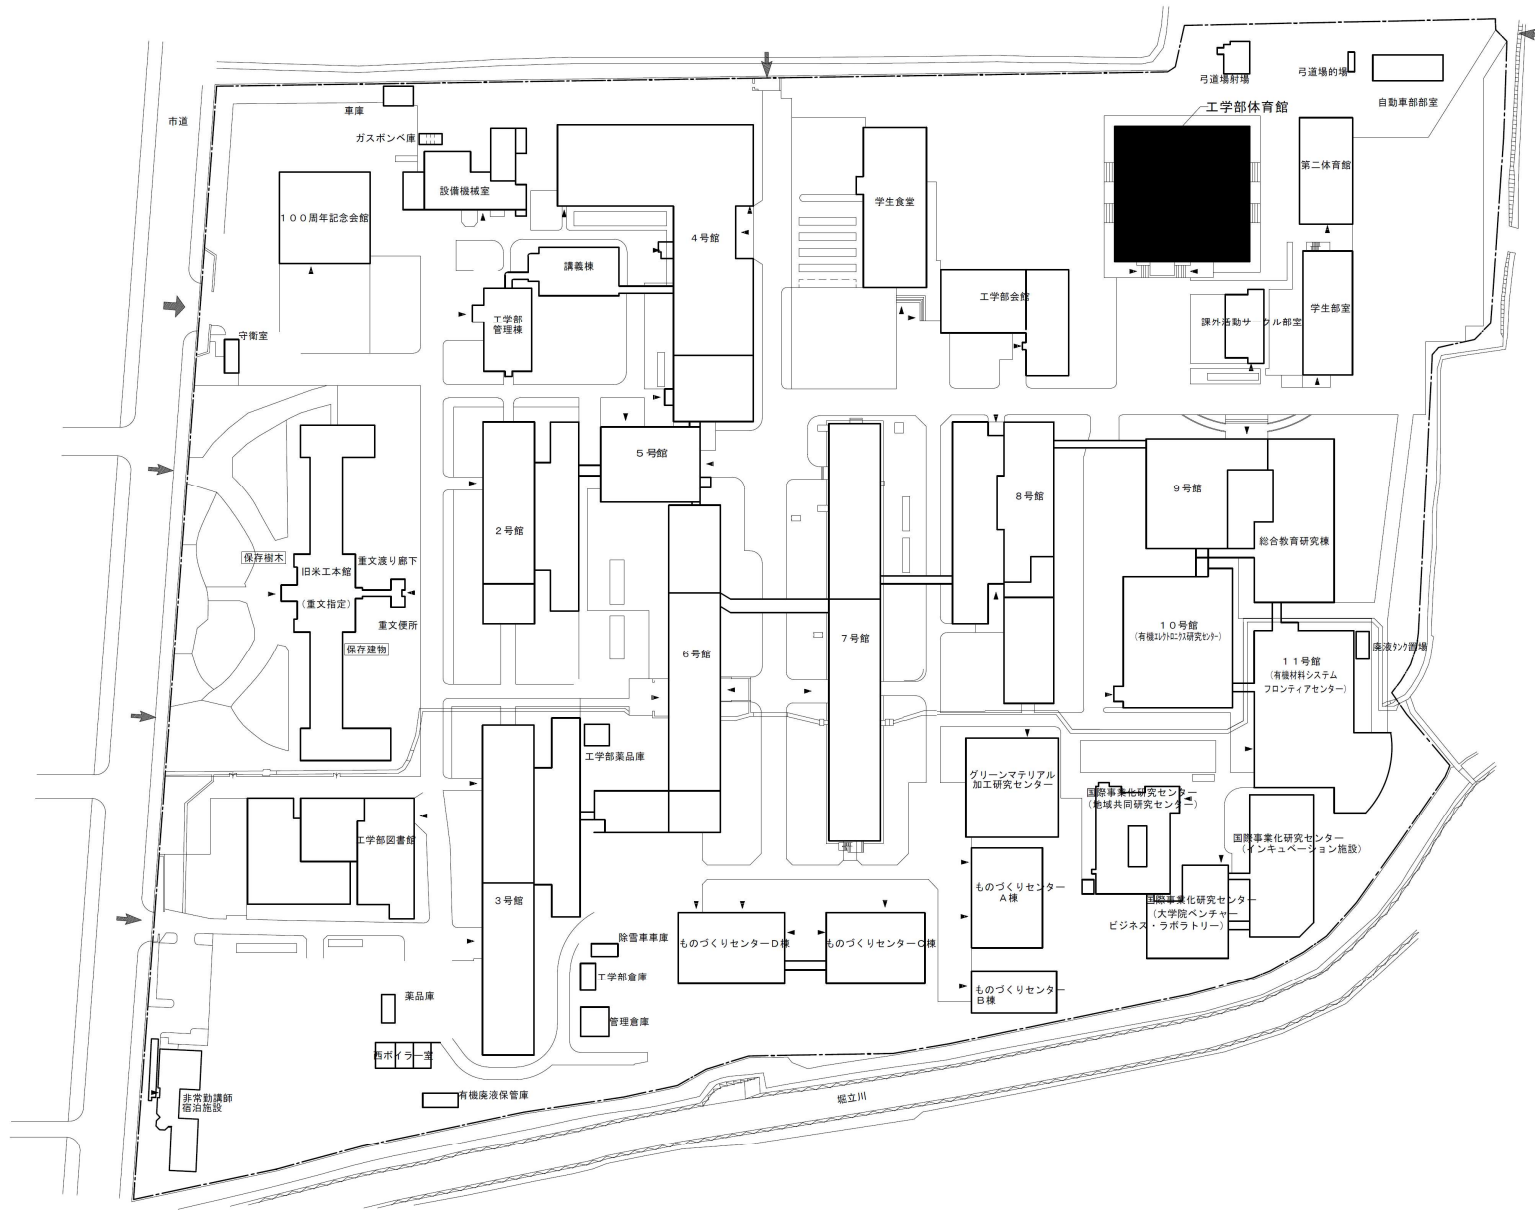


団地名	007 米沢	事業名	山形大学(米沢)体育館改修	配置図	1/1500
-----	--------	-----	---------------	-----	--------

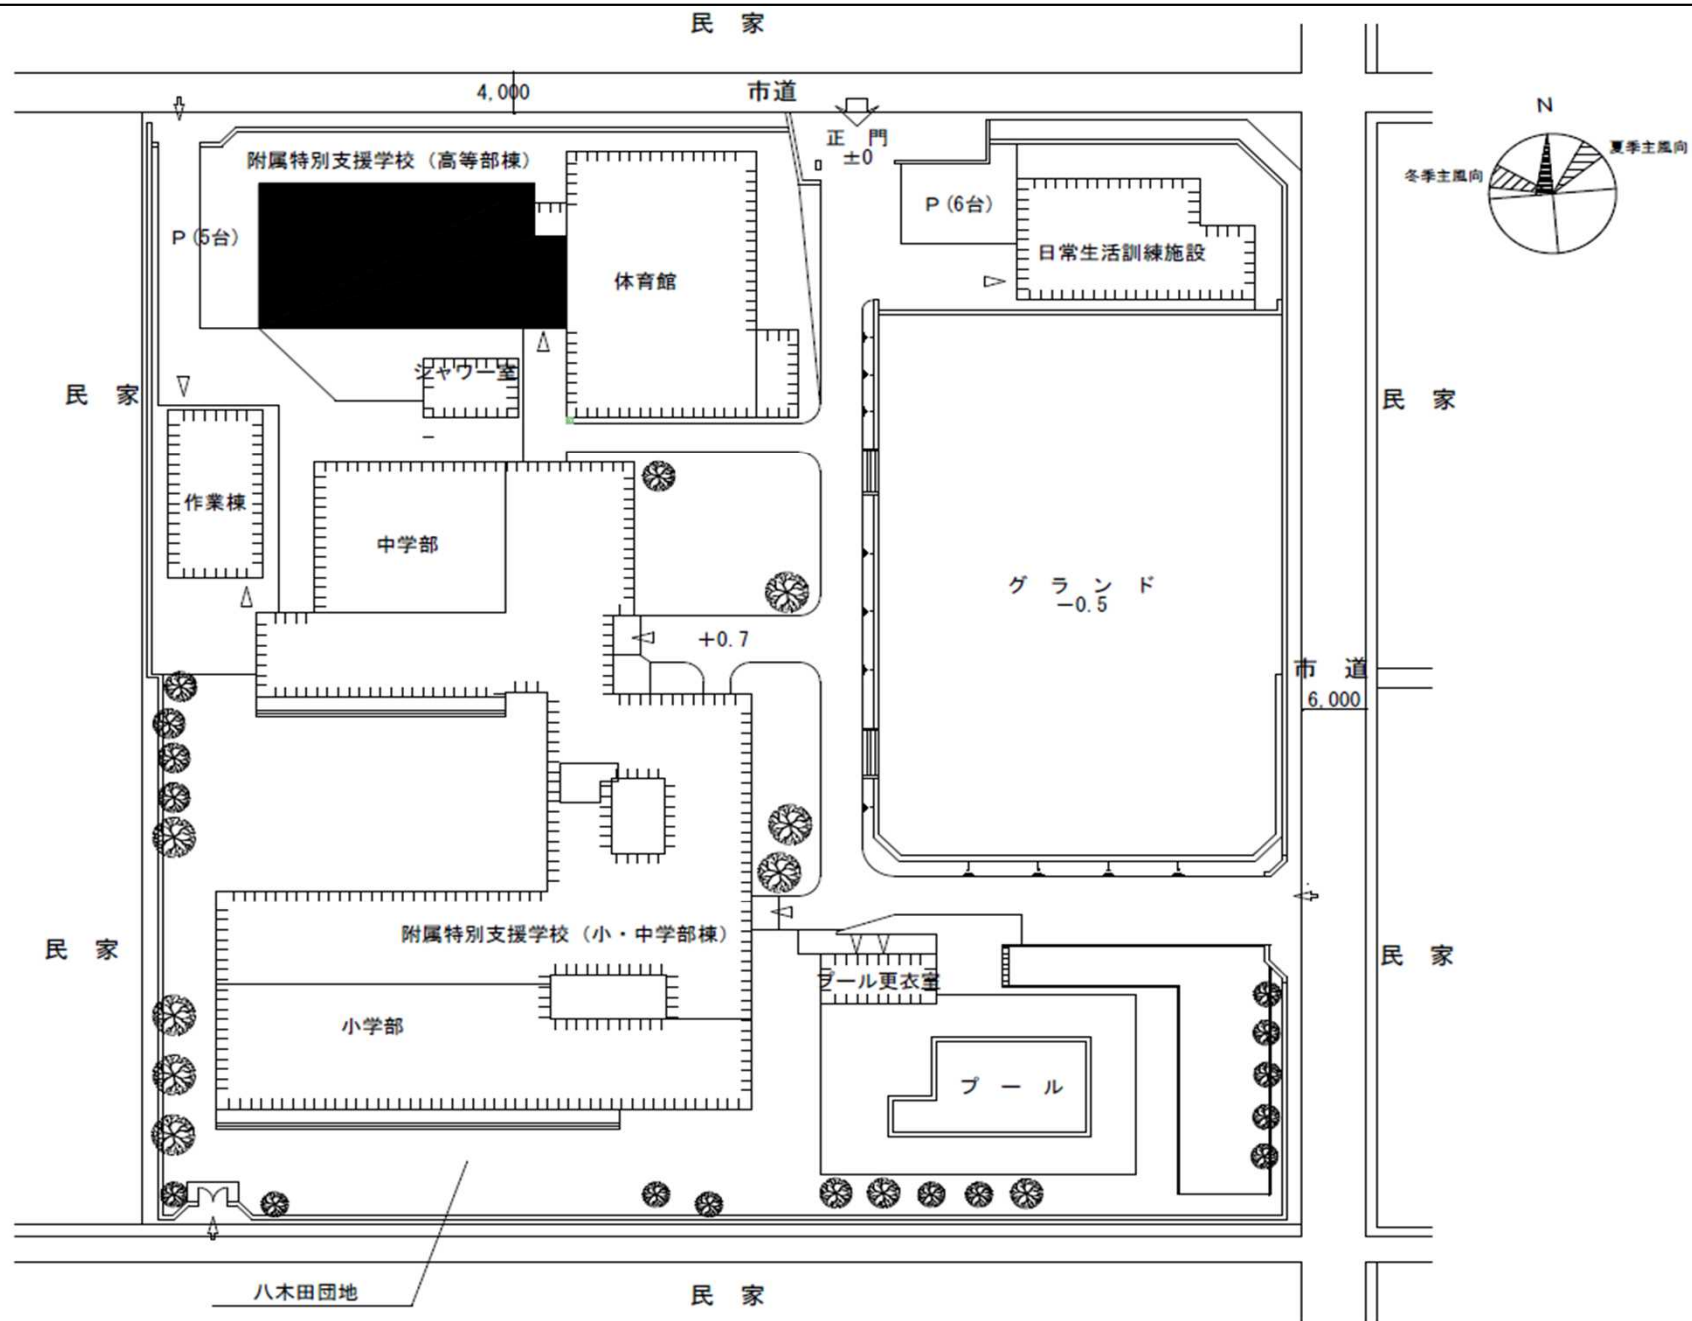


団地名	009 八木田	事業名	福島大学(八木田(附特))校舎改修	配置図	1/800
-----	---------	-----	-------------------	-----	-------

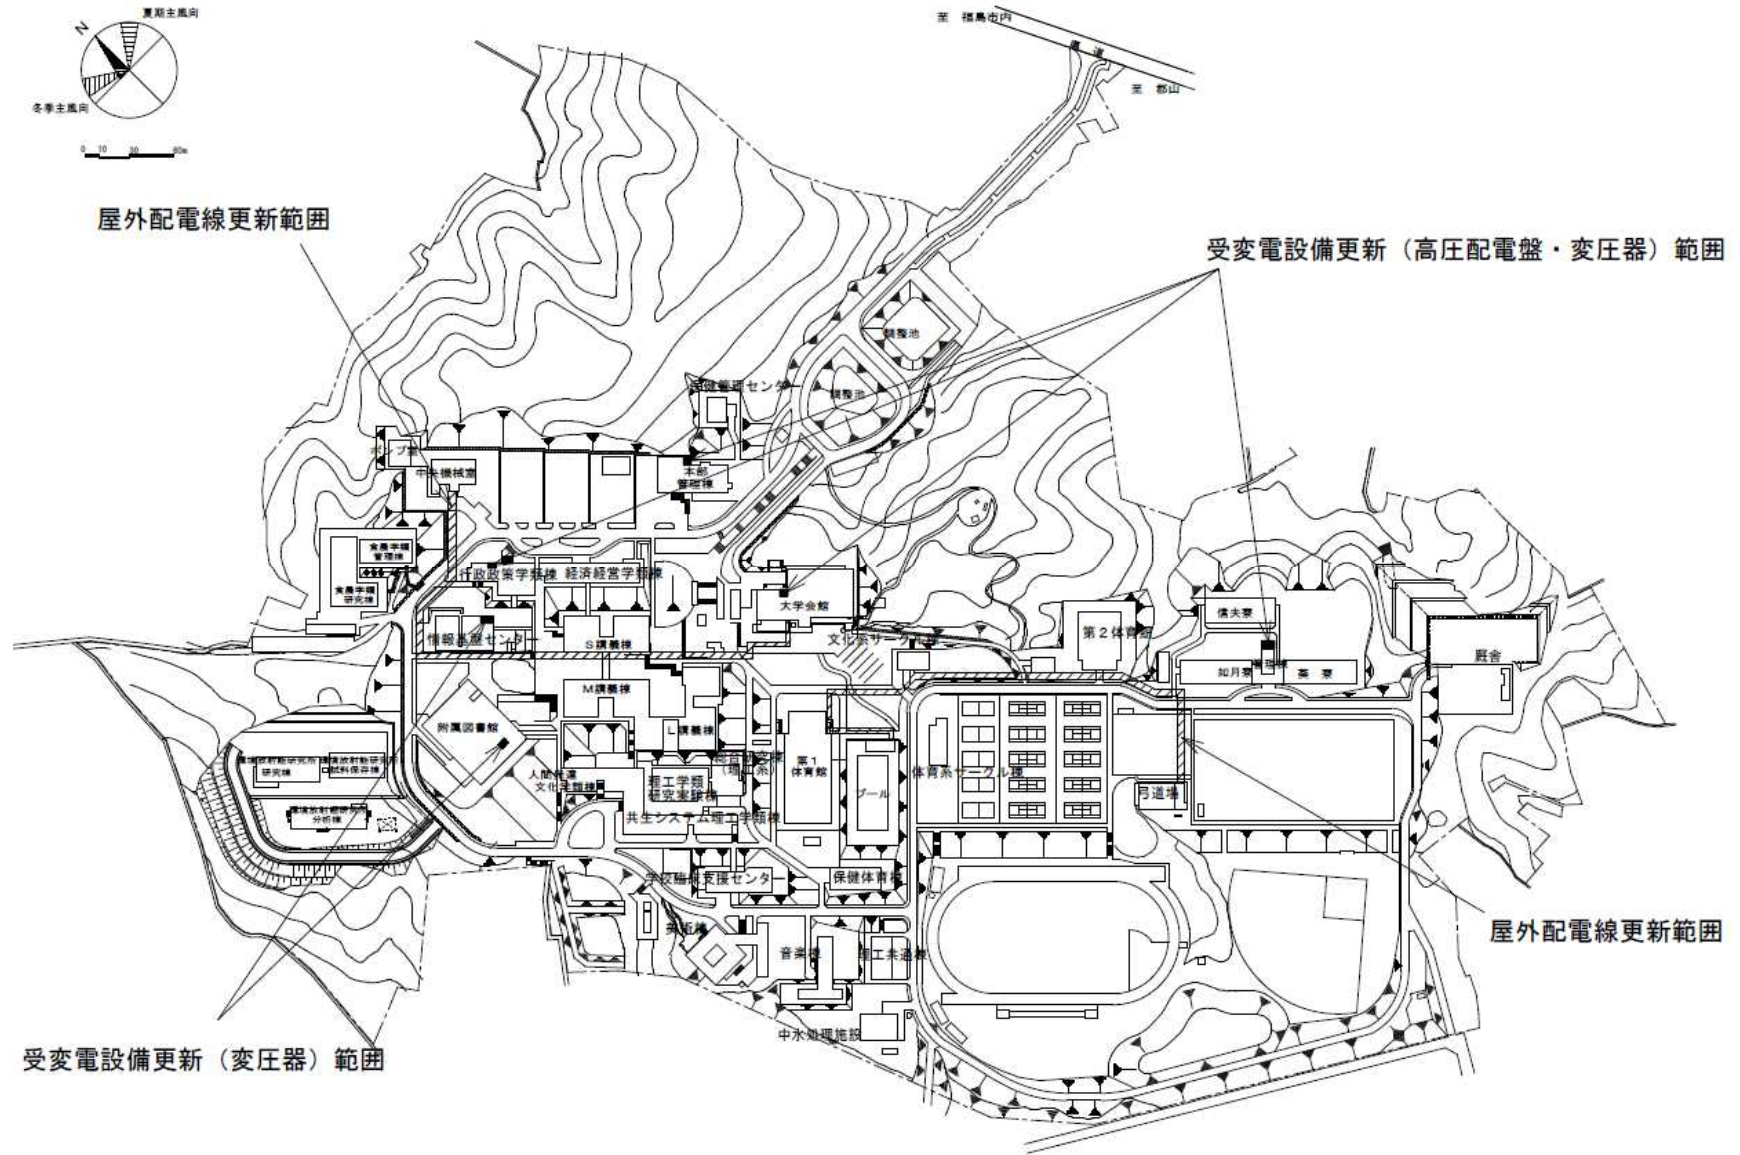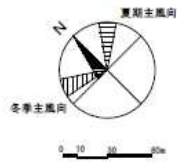


団地名	016 金谷川	事業名	福島大学(金谷川)ライフライン再生(電気設備)	配置図	1/5000
-----	---------	-----	-------------------------	-----	--------

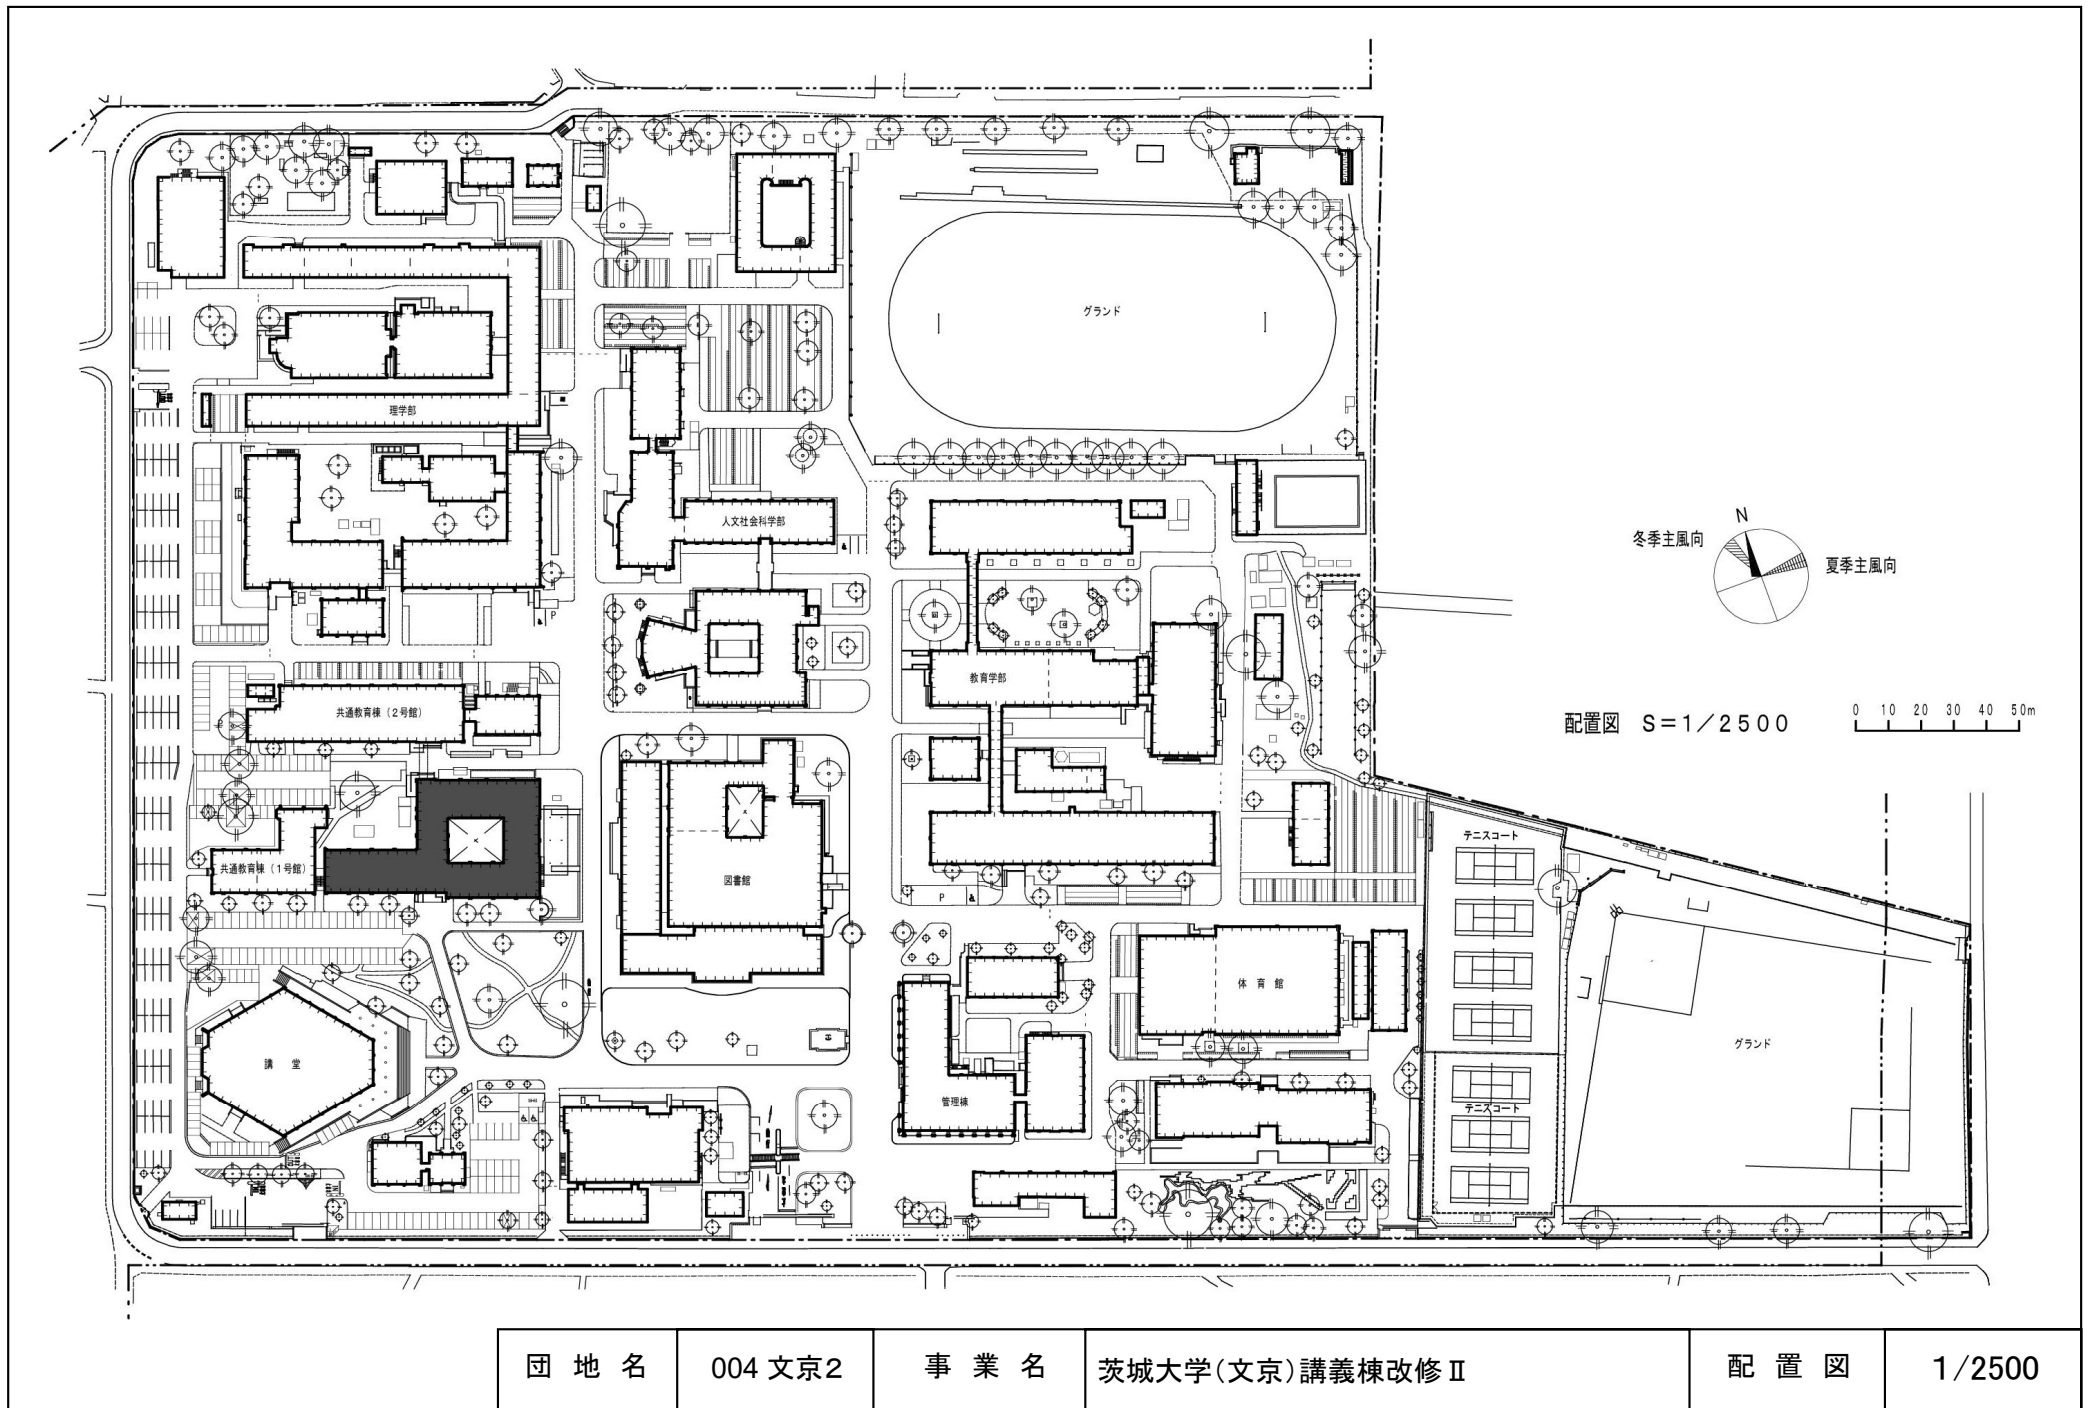

団地名	004 文京2	事業名	茨城大学(文京)講義棟改修Ⅱ	配置図	1/2500
-----	---------	-----	----------------	-----	--------

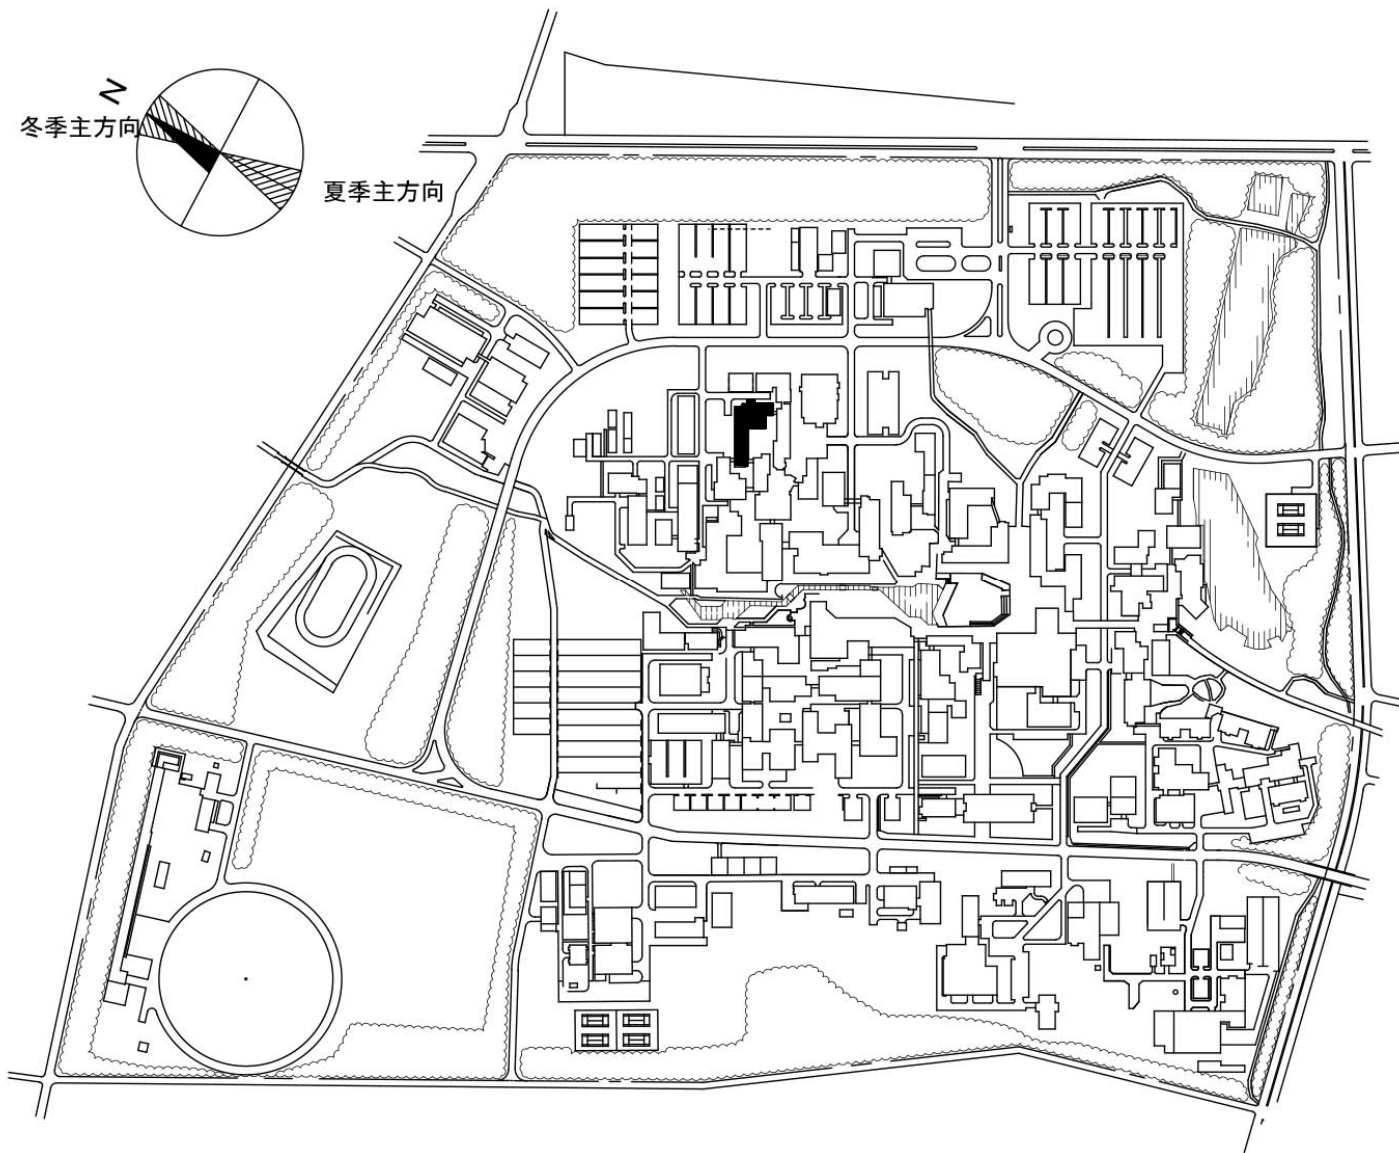


団地名	002 中地区	事業名	筑波大学(筑波)総合研究棟改修Ⅱ(生命環境系)	配置図	1/7,500
-----	---------	-----	-------------------------	-----	---------

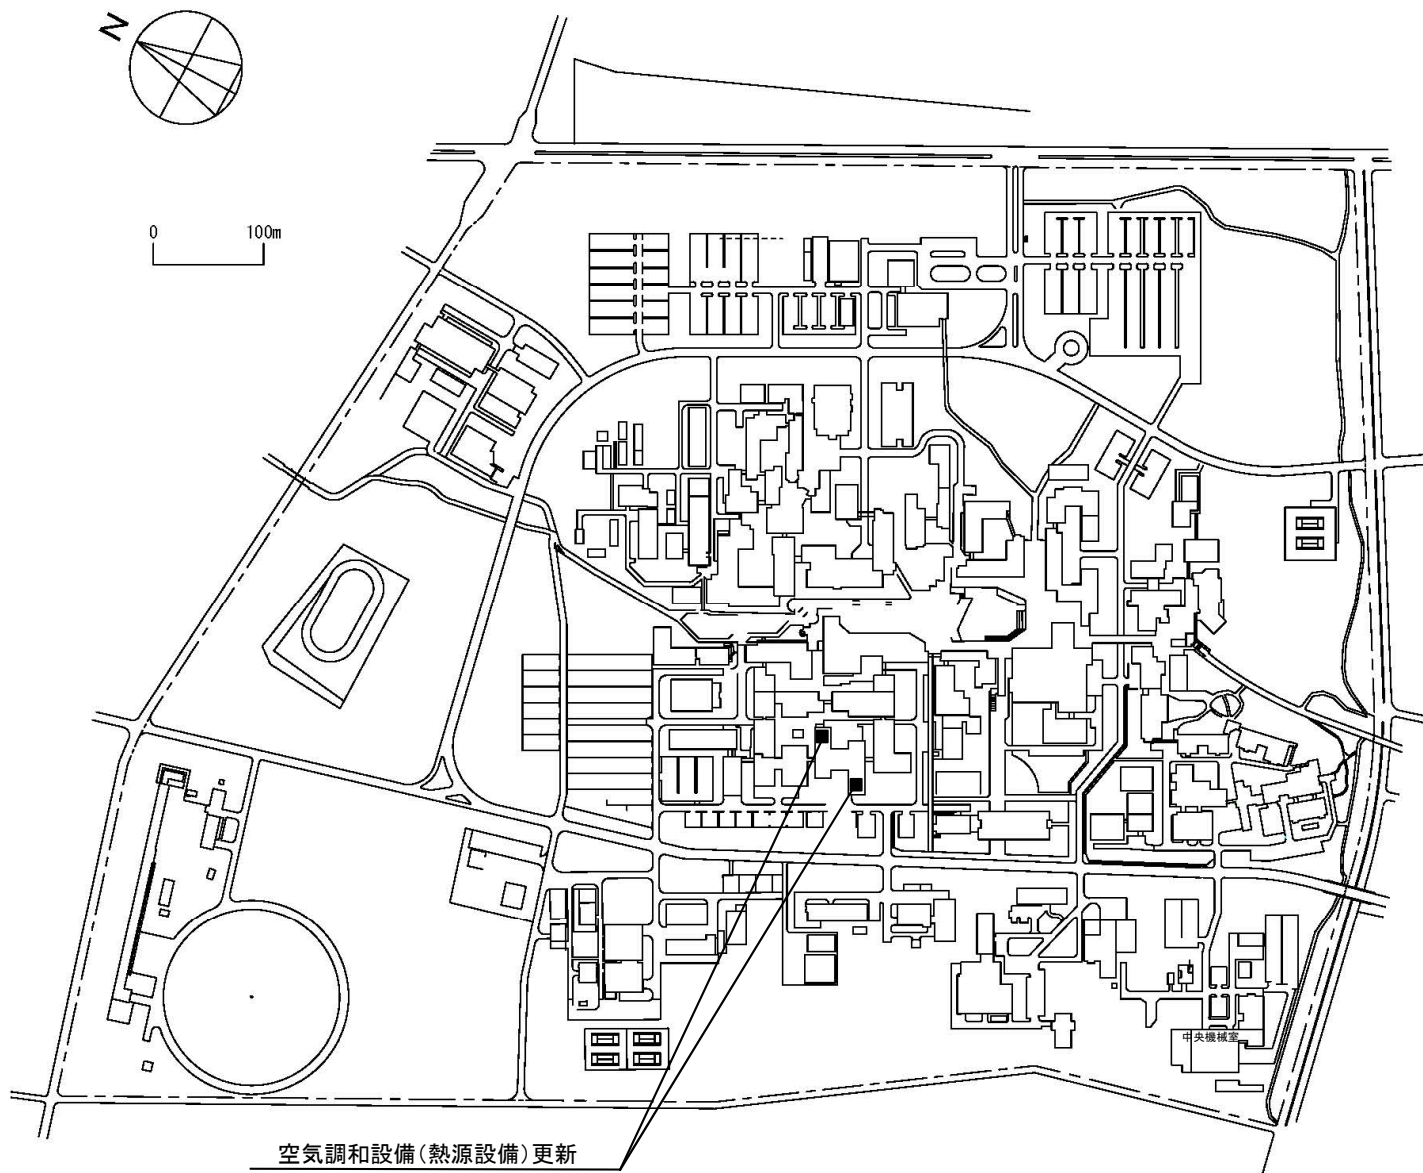

団地名	002 中地区	事業名	筑波大学(筑波)ライフライン再生(熱源設備等)	配置図	1/7000
-----	---------	-----	-------------------------	-----	--------


屋外配線設備の更新範囲

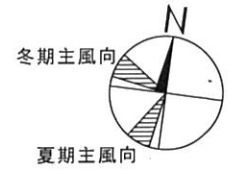


電源設備の更新

消火設備の更新

0 10 30 60 100 m

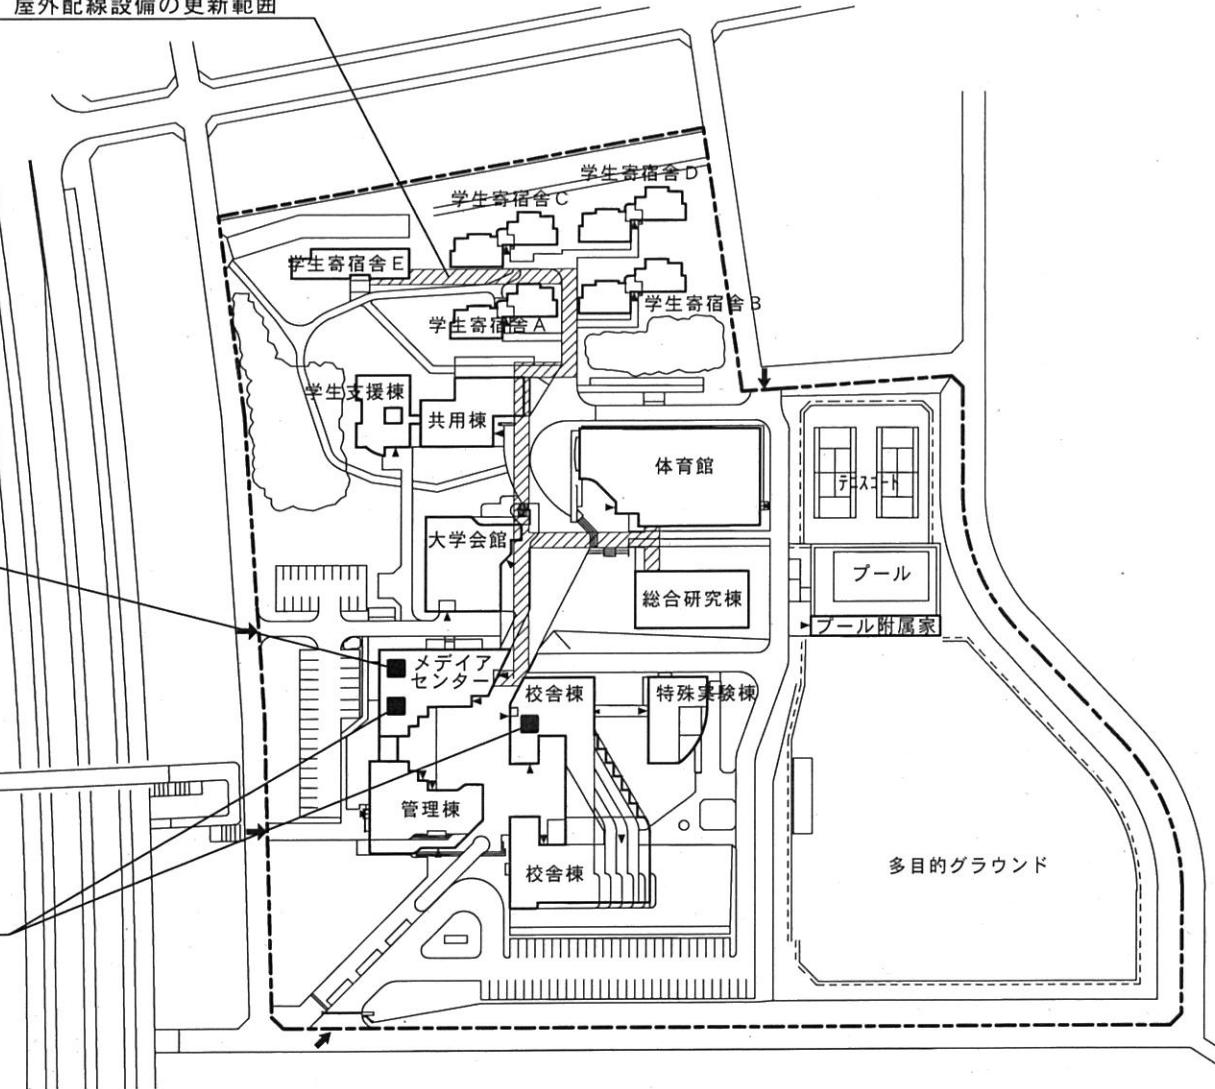



団地名	001 天久保地区	事業名	筑波技術大学(天久保他)ライフライン再生(電気設備等)	1/2	配置図	1/2,000
-----	-----------	-----	-----------------------------	-----	-----	---------

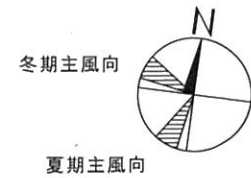


電源設備の更新

消火設備の更新

 
屋外配線設備の更新範囲

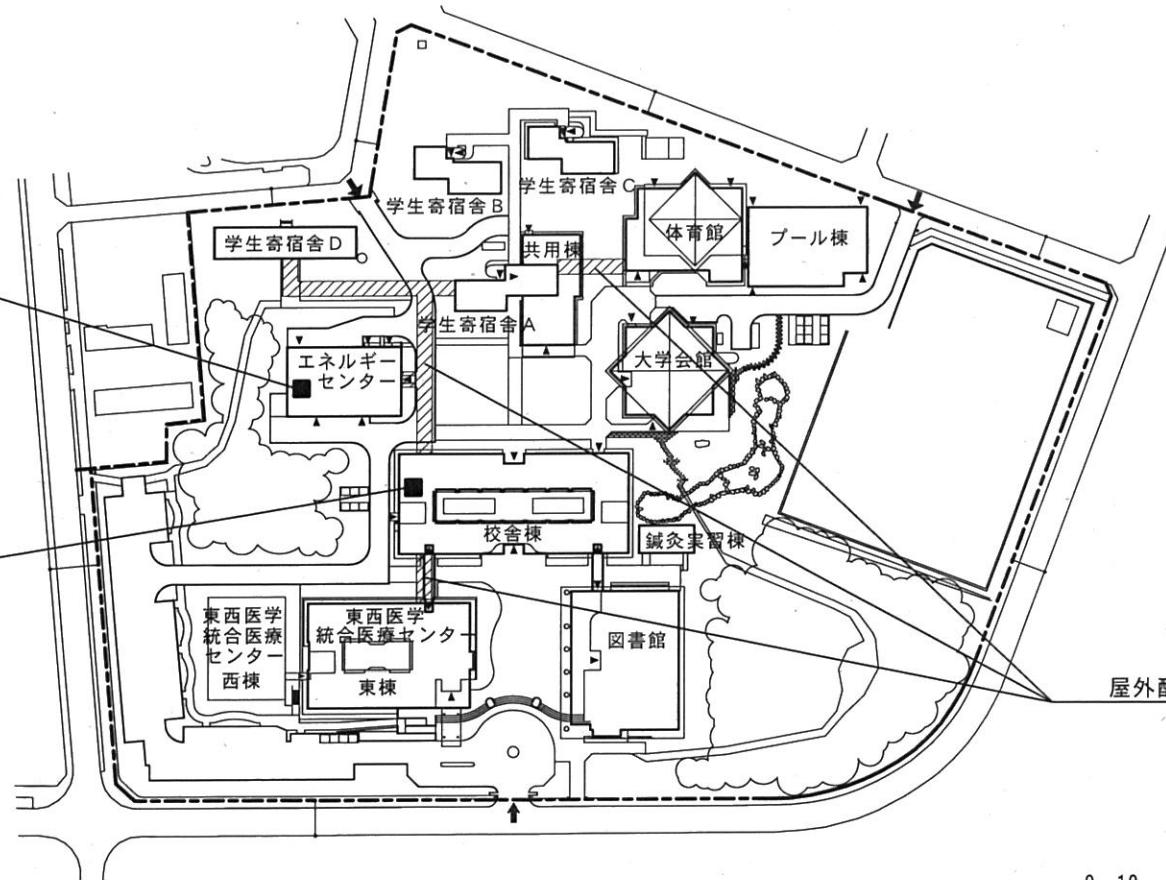


団地名	002 春日地区	事業名	筑波技術大学(天久保他)ライフライン再生(電気設備等)	2/2	配置図	1/2,000
-----	----------	-----	-----------------------------	-----	-----	---------

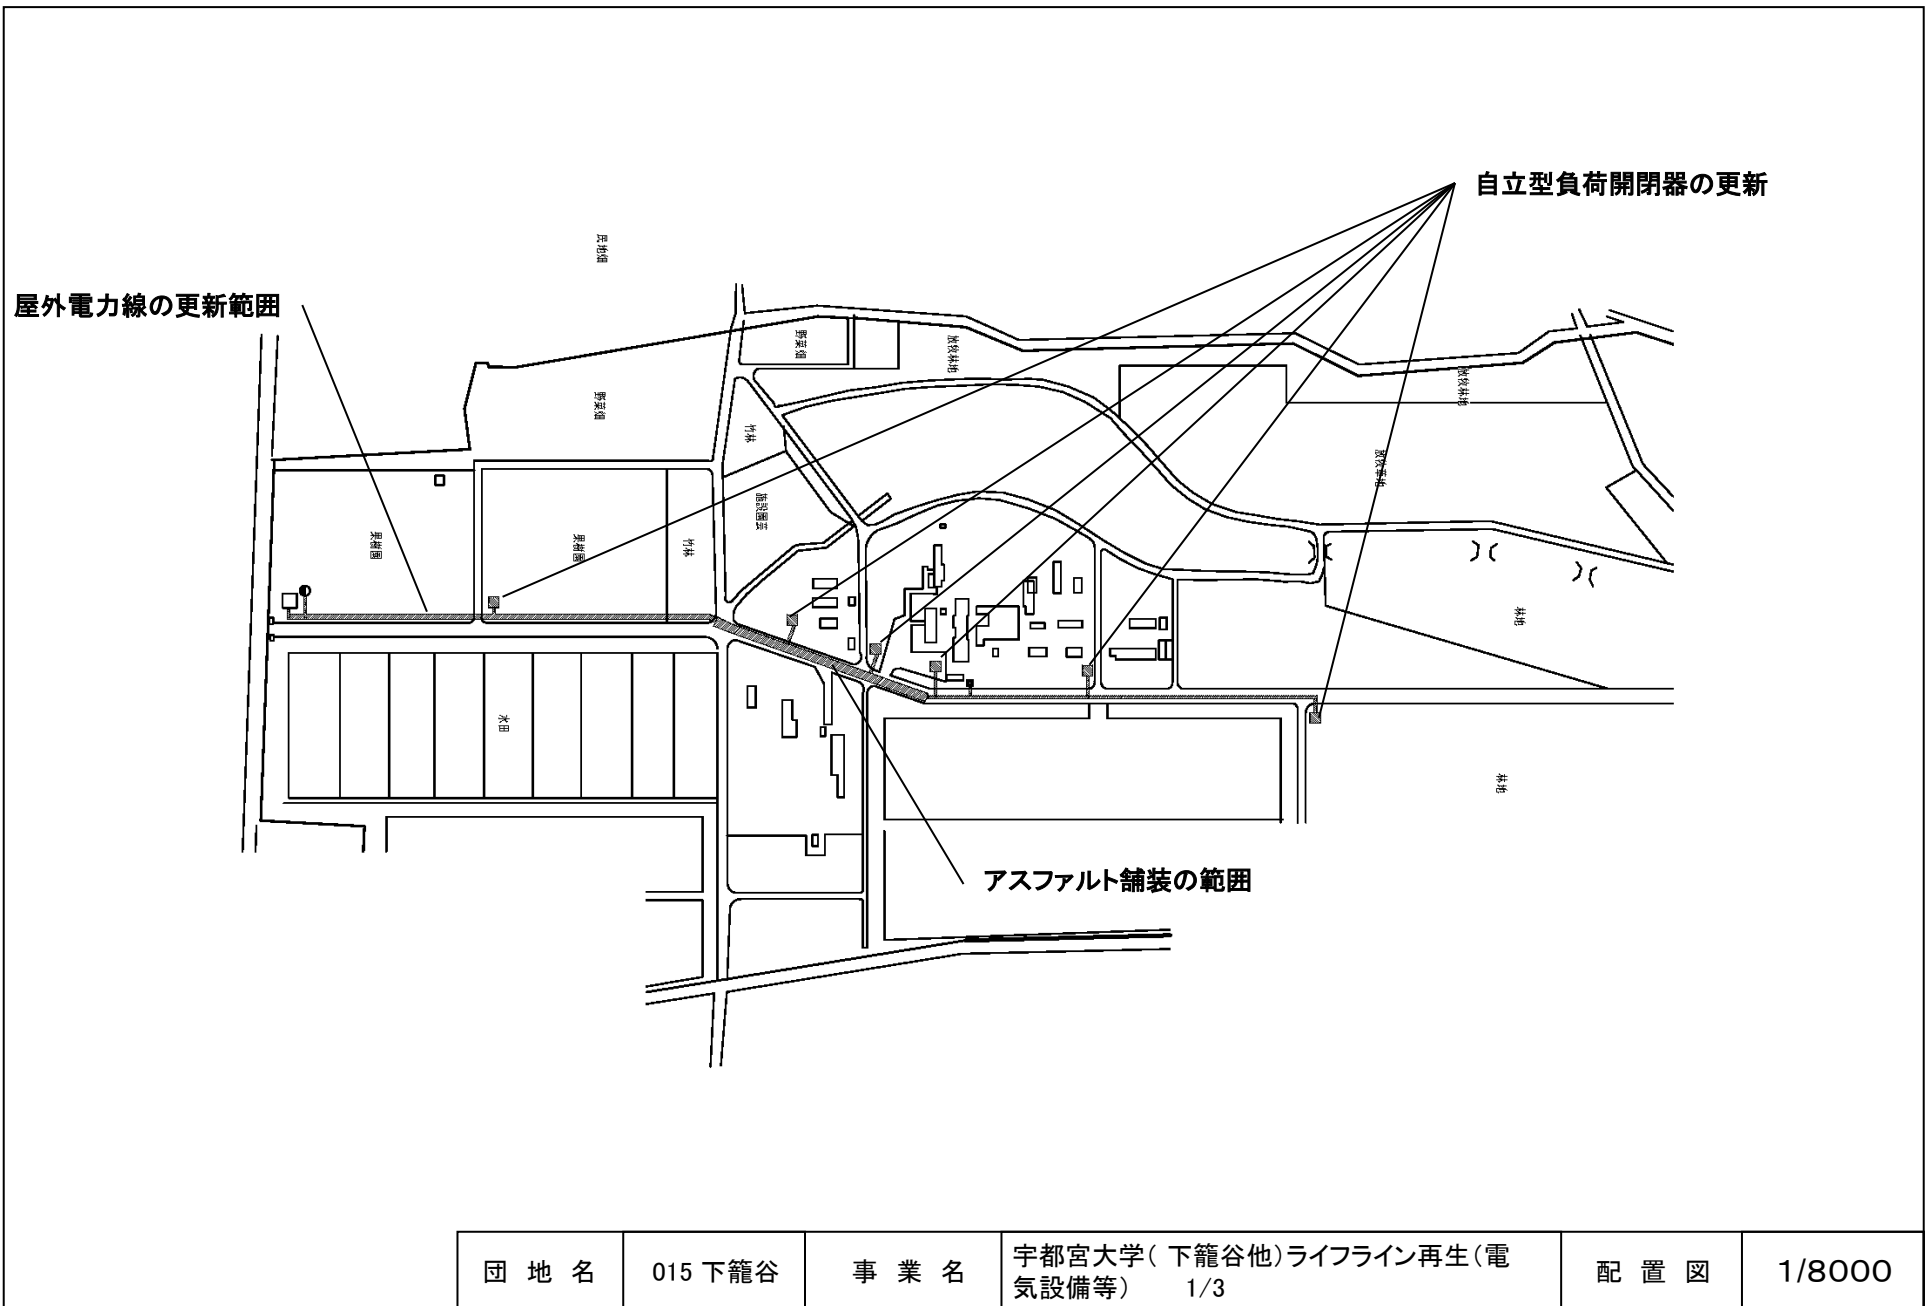


団地名	015 下籠谷	事業名	宇都宮大学(下籠谷他)ライフライン再生(電気設備等) 1/3	配置図	1/8000
-----	---------	-----	--------------------------------	-----	--------

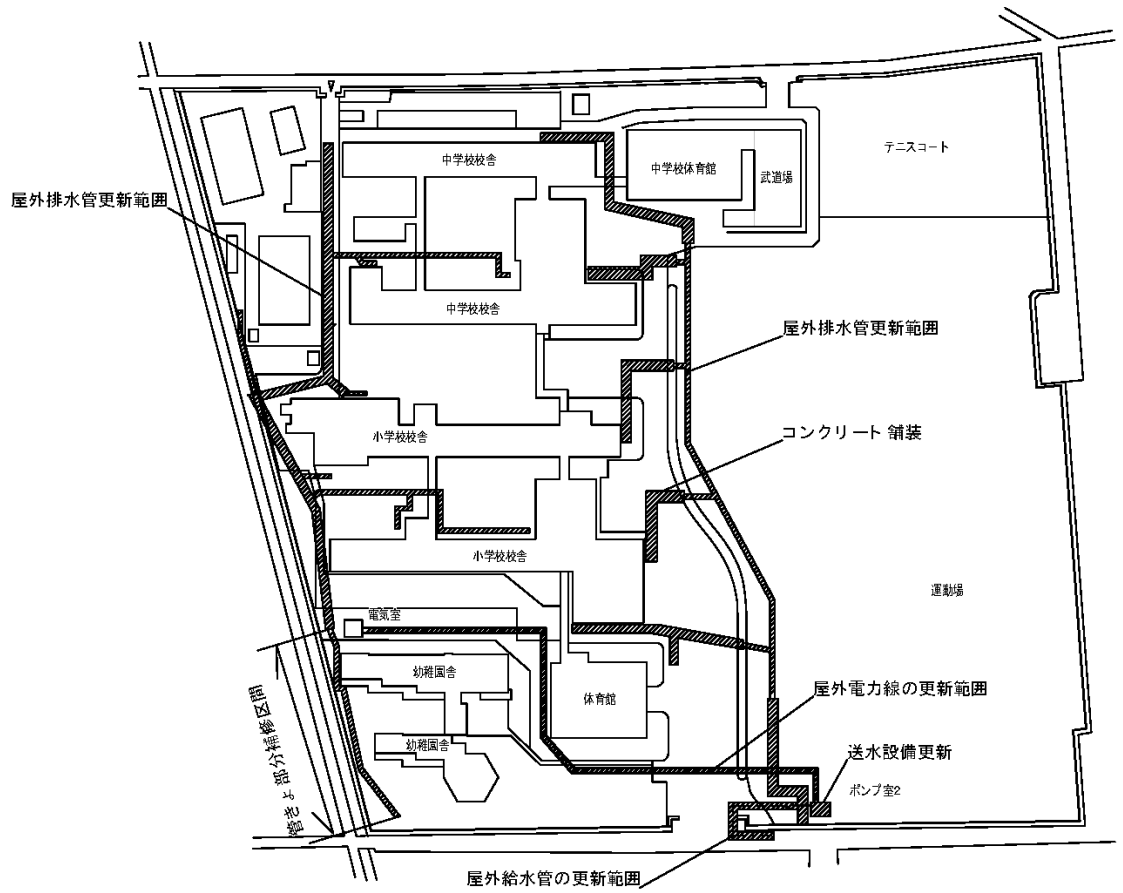


団地名	003 松原	事業名	宇都宮大学(下籠谷他)ライフライン再生(電気設備等) 2/3	配置図	1/2000
-----	--------	-----	--------------------------------	-----	--------

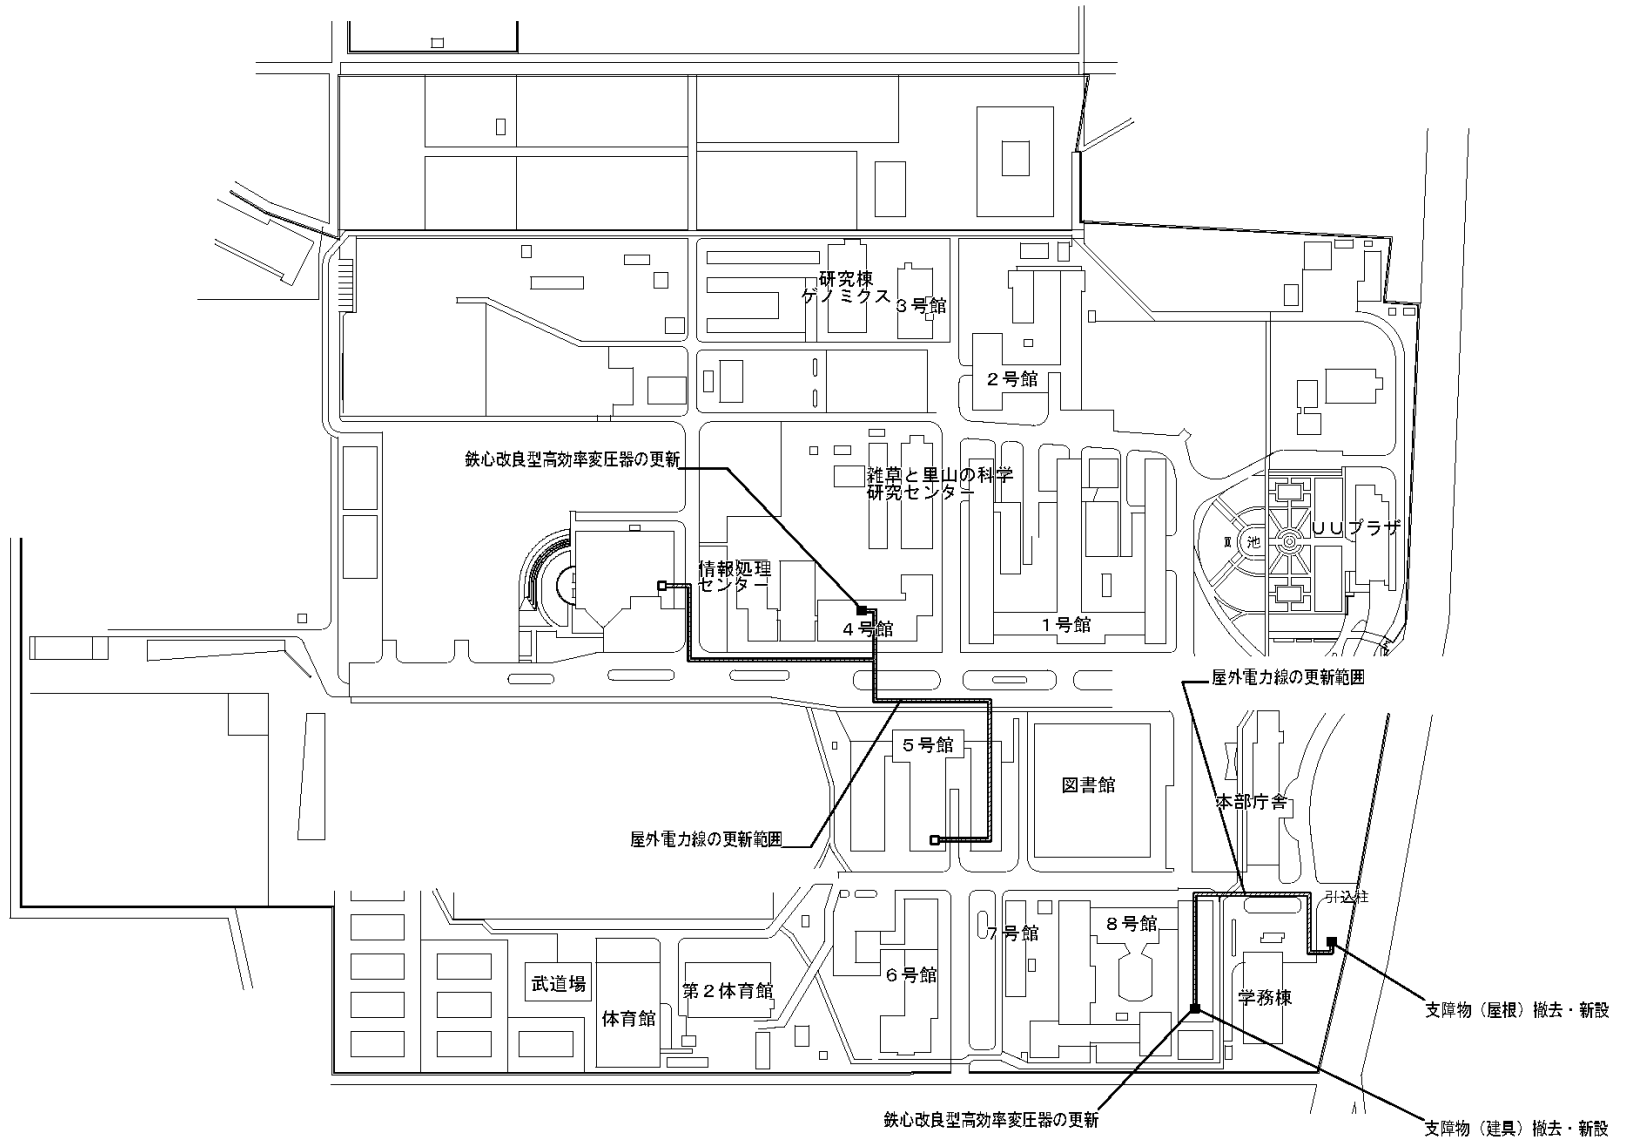


団地名	001 峰町	事業名	宇都宮大学(下籠谷他)ライフライン再生(電気設備等) 3/3	配置図	1/3000
-----	--------	-----	--------------------------------	-----	--------

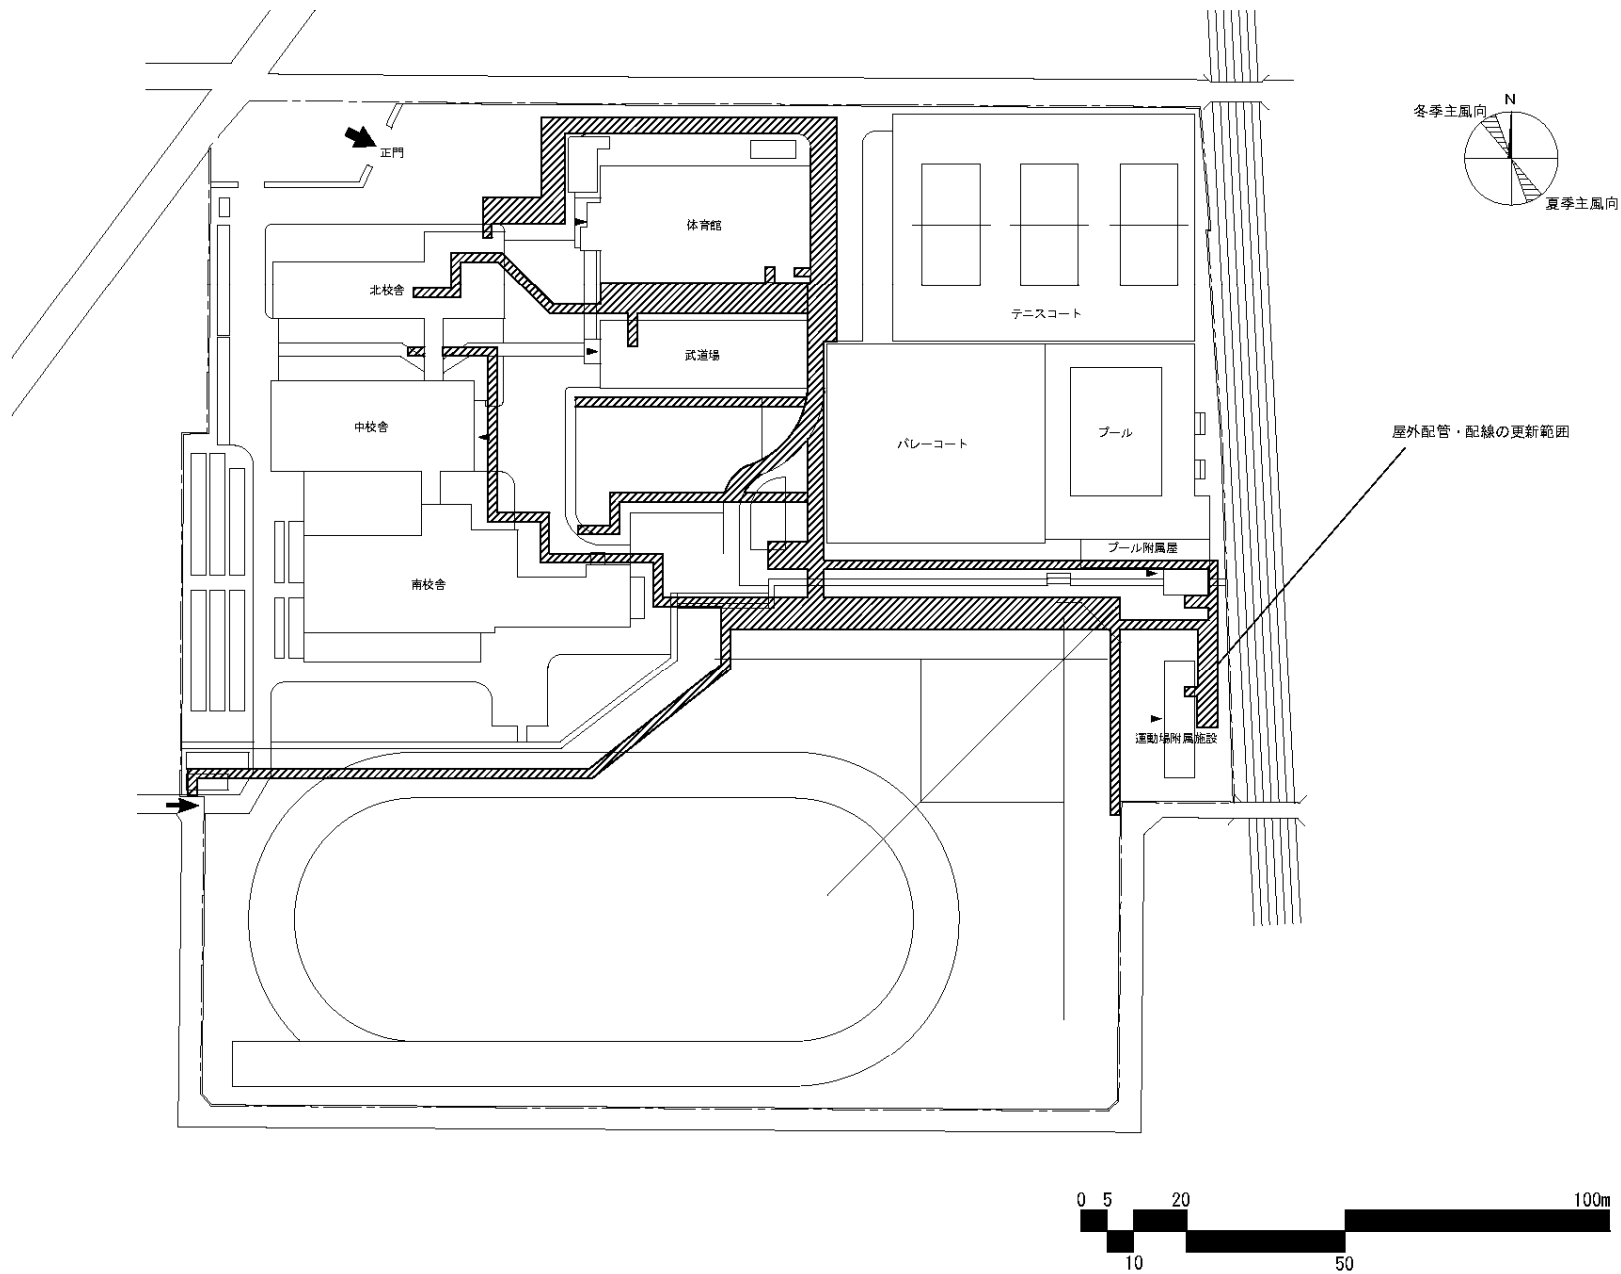


団地名	026 上沖	事業名	群馬大学(上沖他)ライフライン再生(給排水設備等) 1/2	配置図	1/1400
-----	--------	-----	-------------------------------	-----	--------

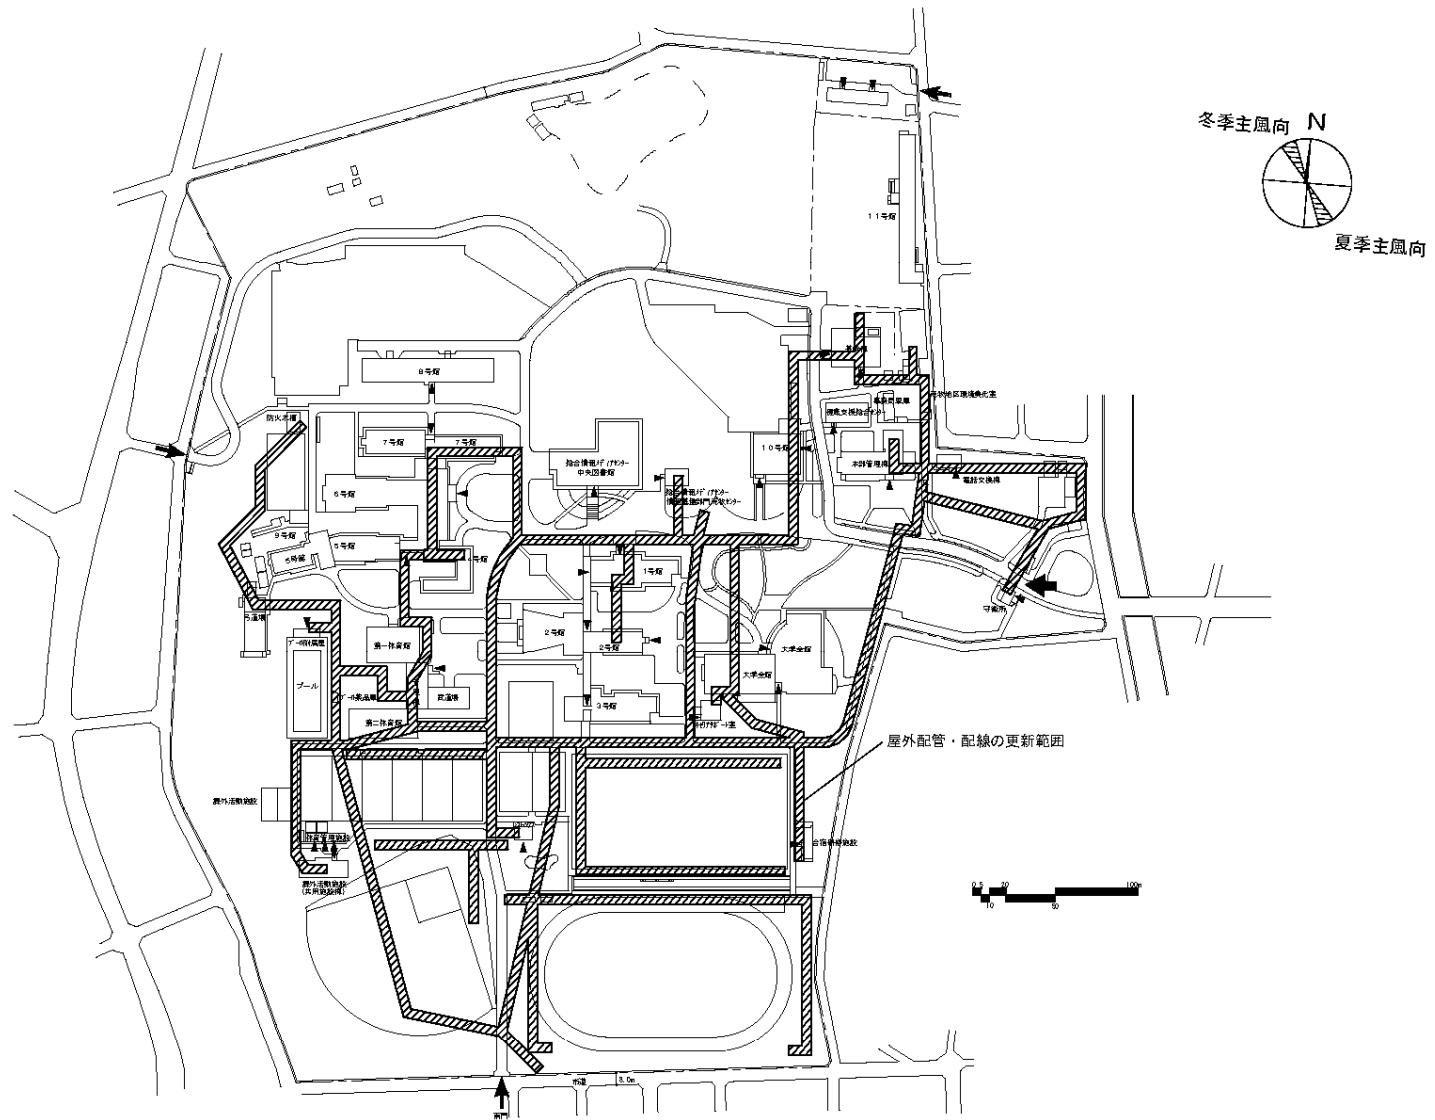


団地名	004 荒牧	事業名	群馬大学(上沖他)ライフライン再生(給排水設備等) 2/2	配置図	1/4500
-----	--------	-----	-------------------------------	-----	--------

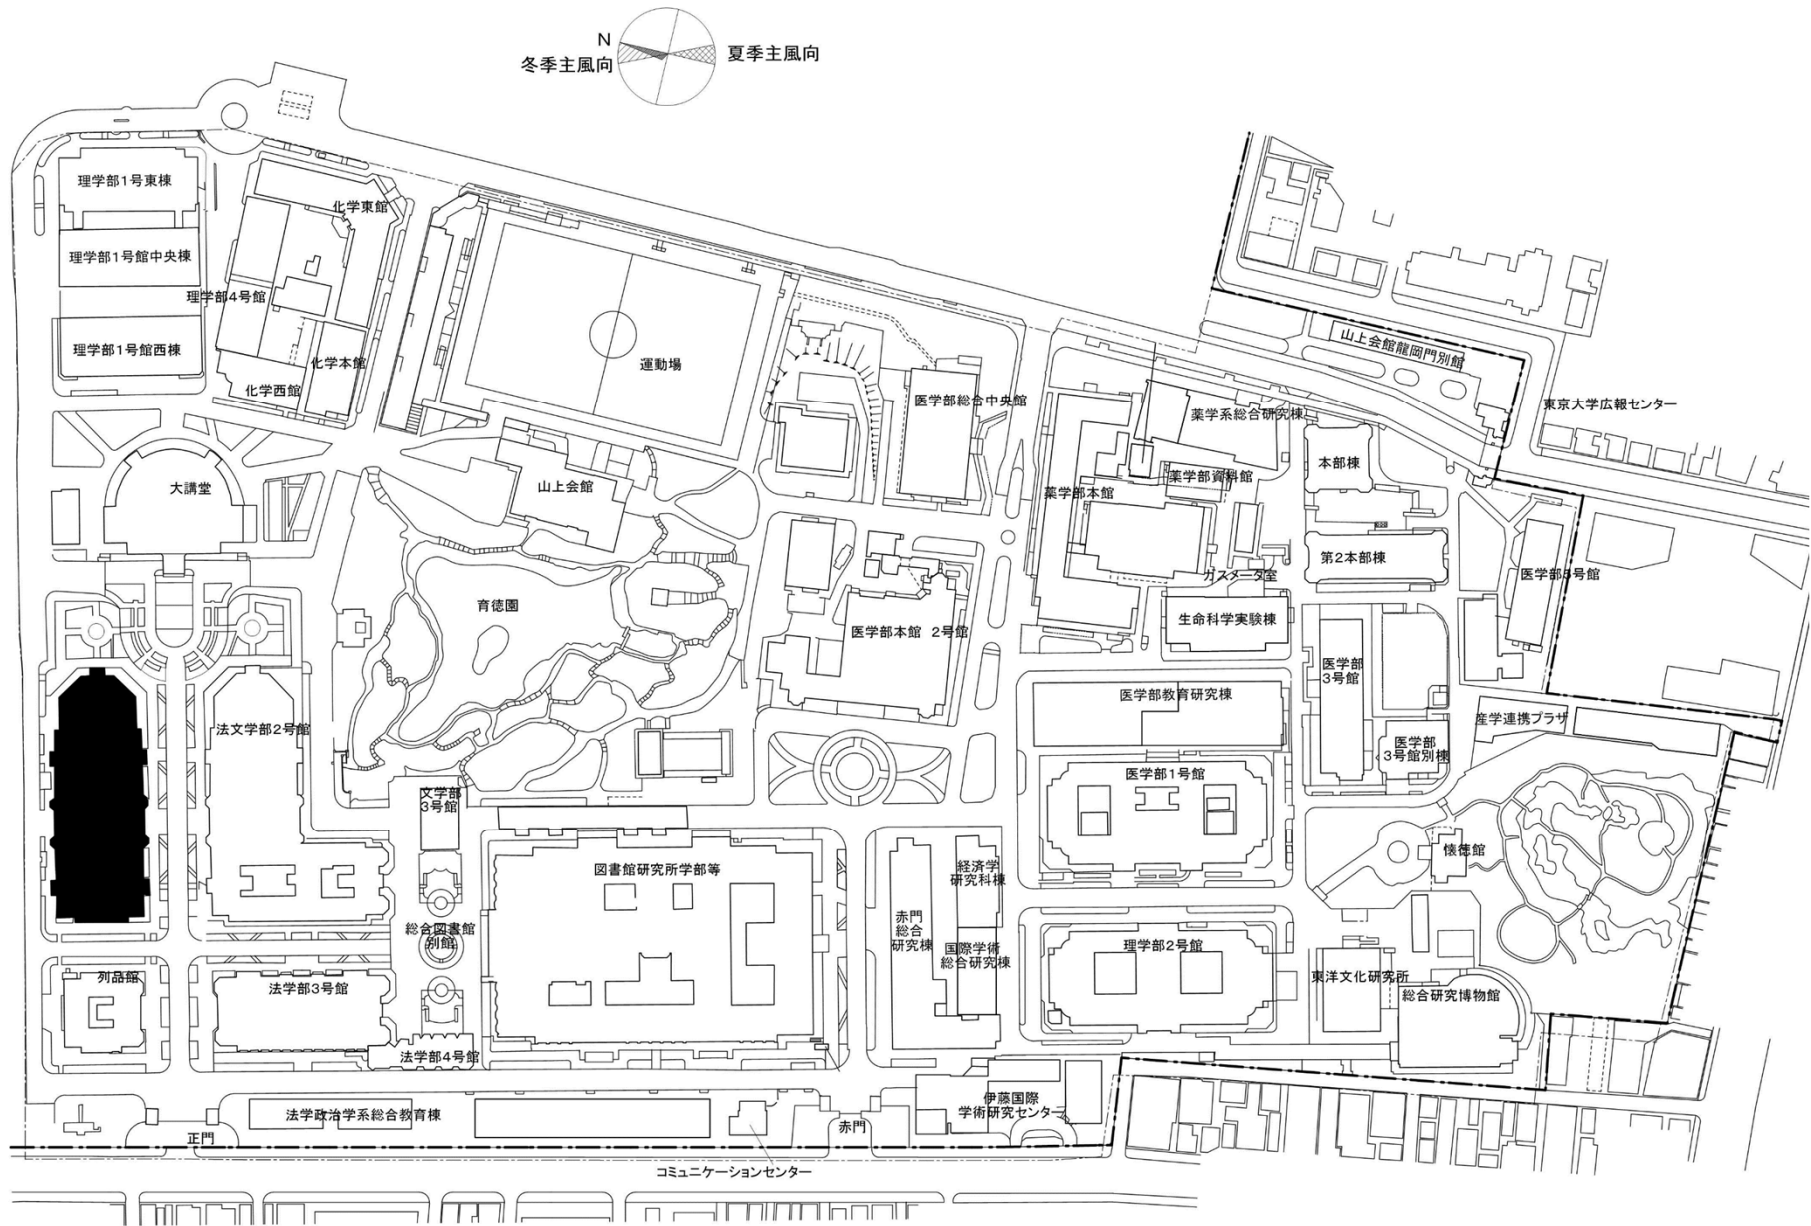


団地名	001 本郷	事業名	東京大学(本郷)法文学部1号館耐震改修	配置図	1/3000
-----	--------	-----	---------------------	-----	--------

 


団地名	001 本郷	事業名	東京大学(本郷)総合研究棟改修(工学系)	配置図	1/2000
-----	--------	-----	----------------------	-----	--------

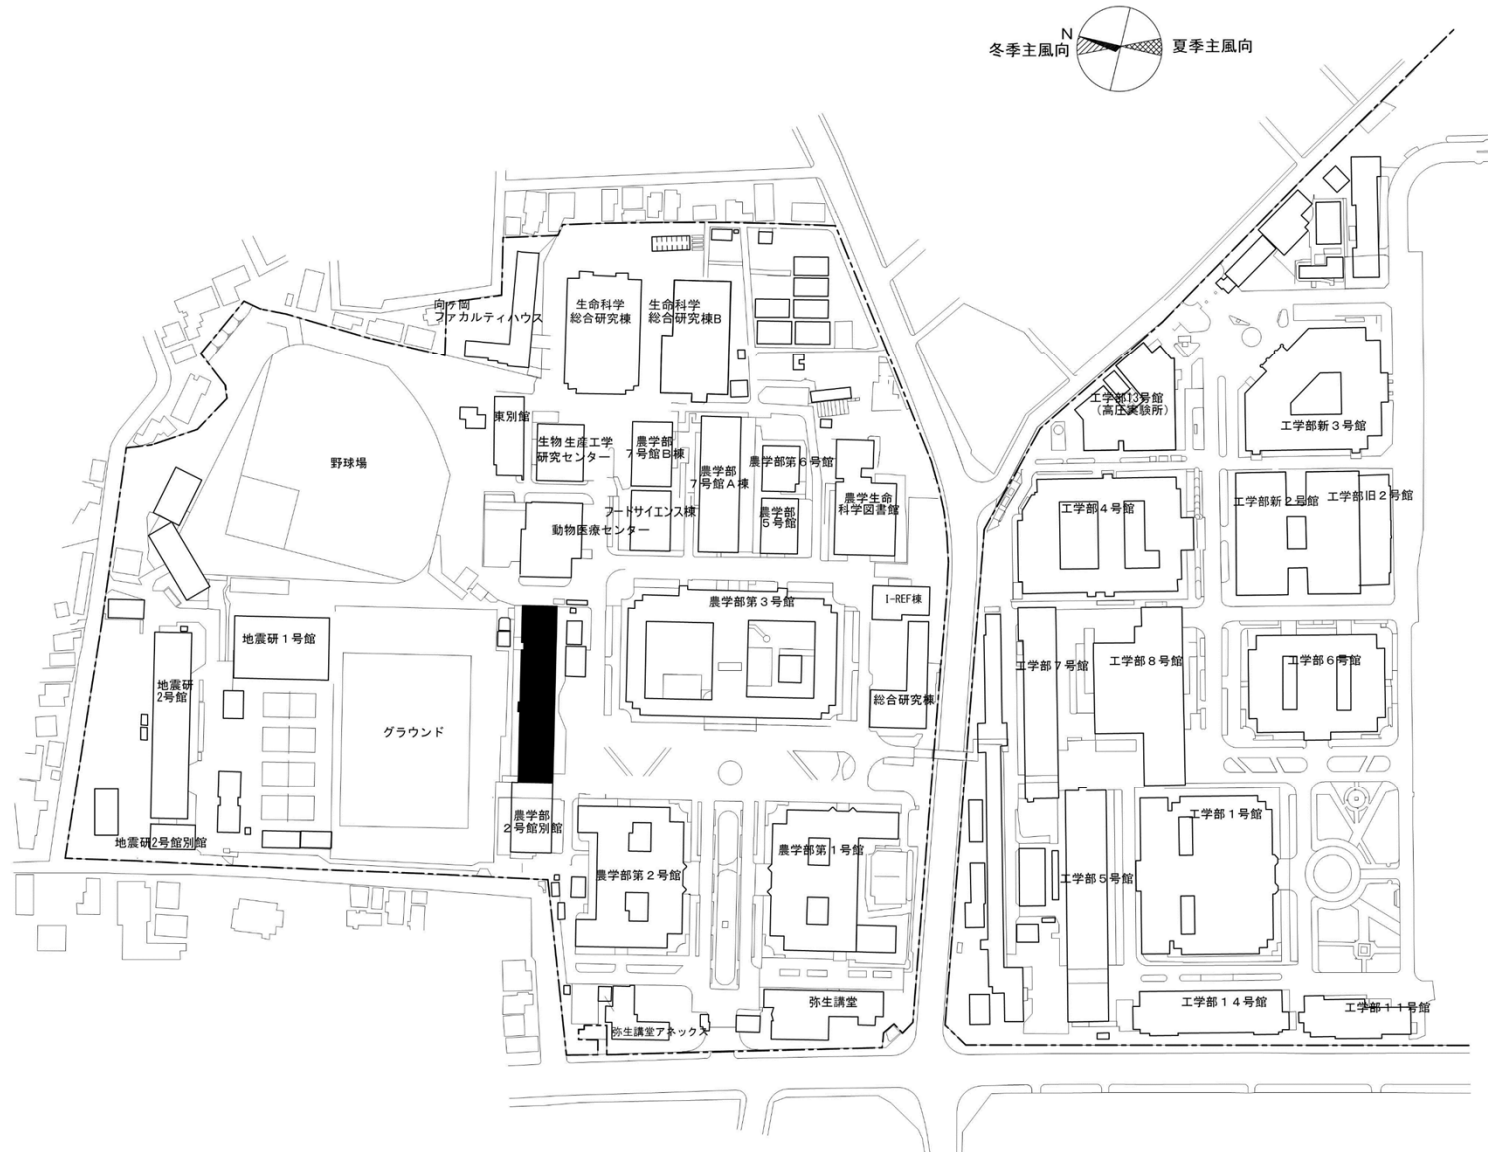


団地名	001 本郷	事業名	東京大学(本郷)定量生命科学研究所改修	配置図	1/1500
-----	--------	-----	---------------------	-----	--------

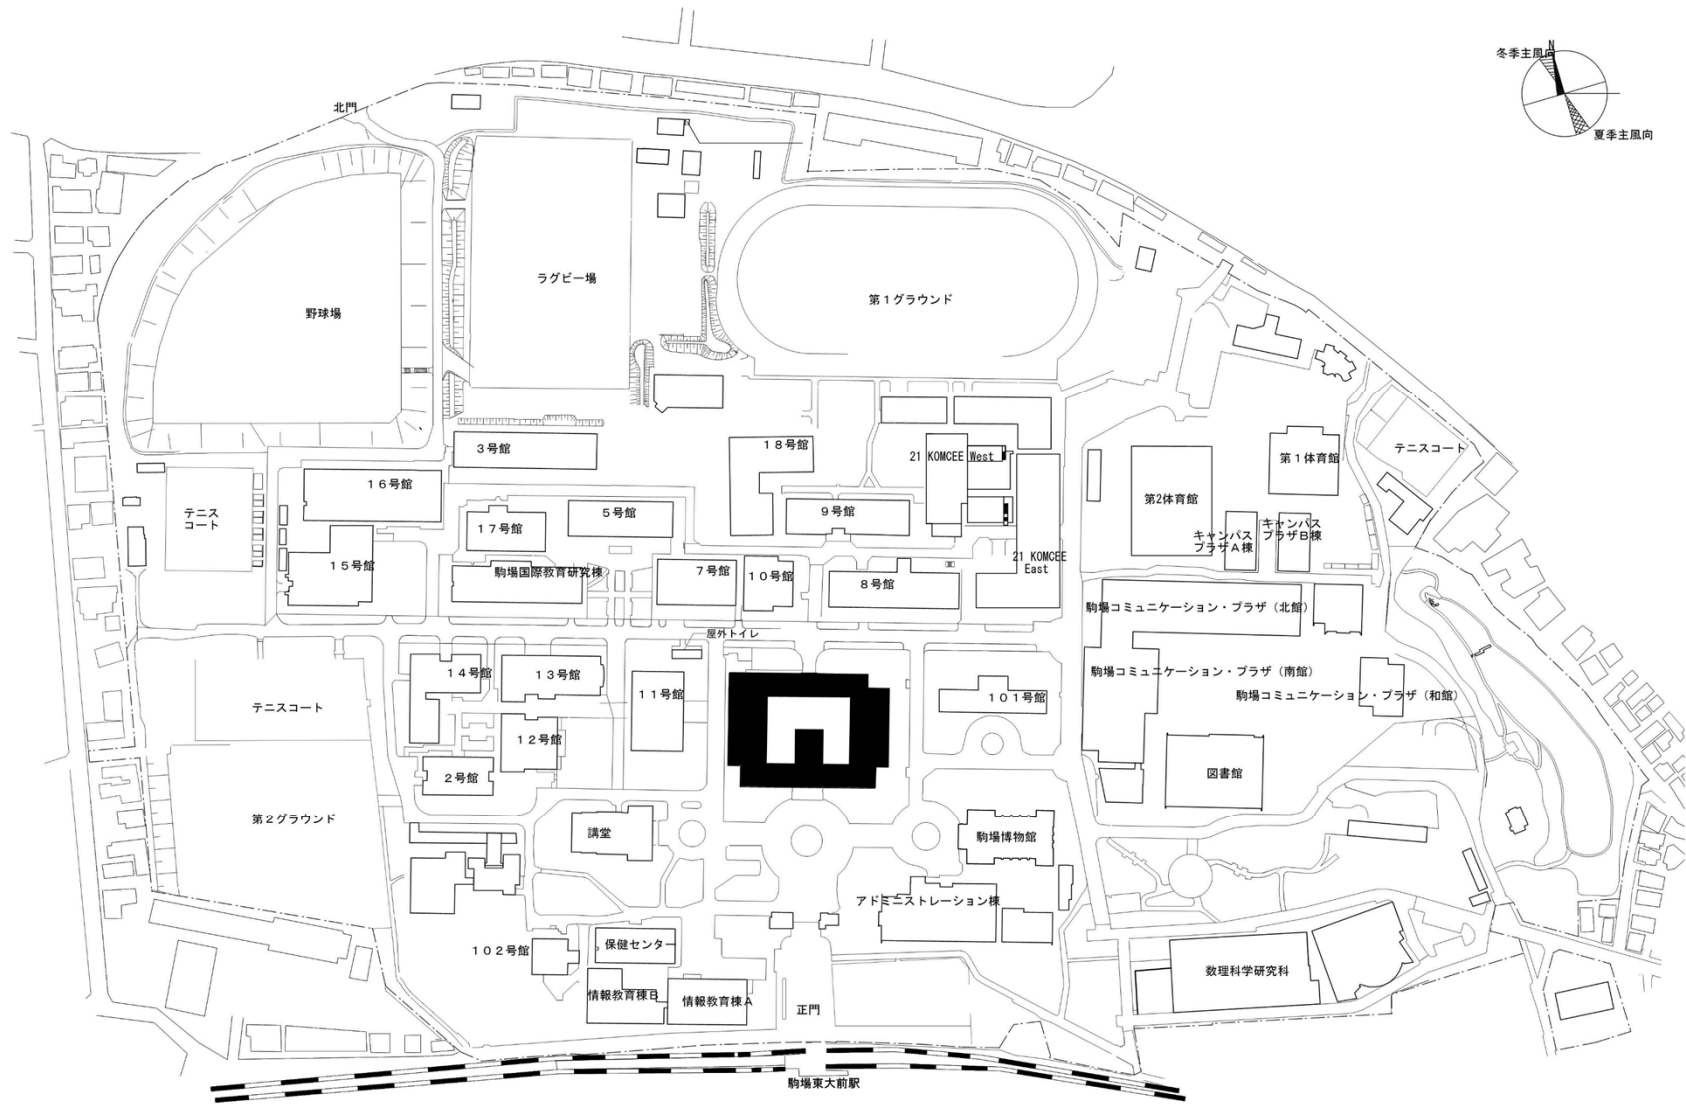


団地名	002 駒場 I	事業名	東京大学(駒場 I)講義棟改修	配置図	1/3000
-----	----------	-----	-----------------	-----	--------

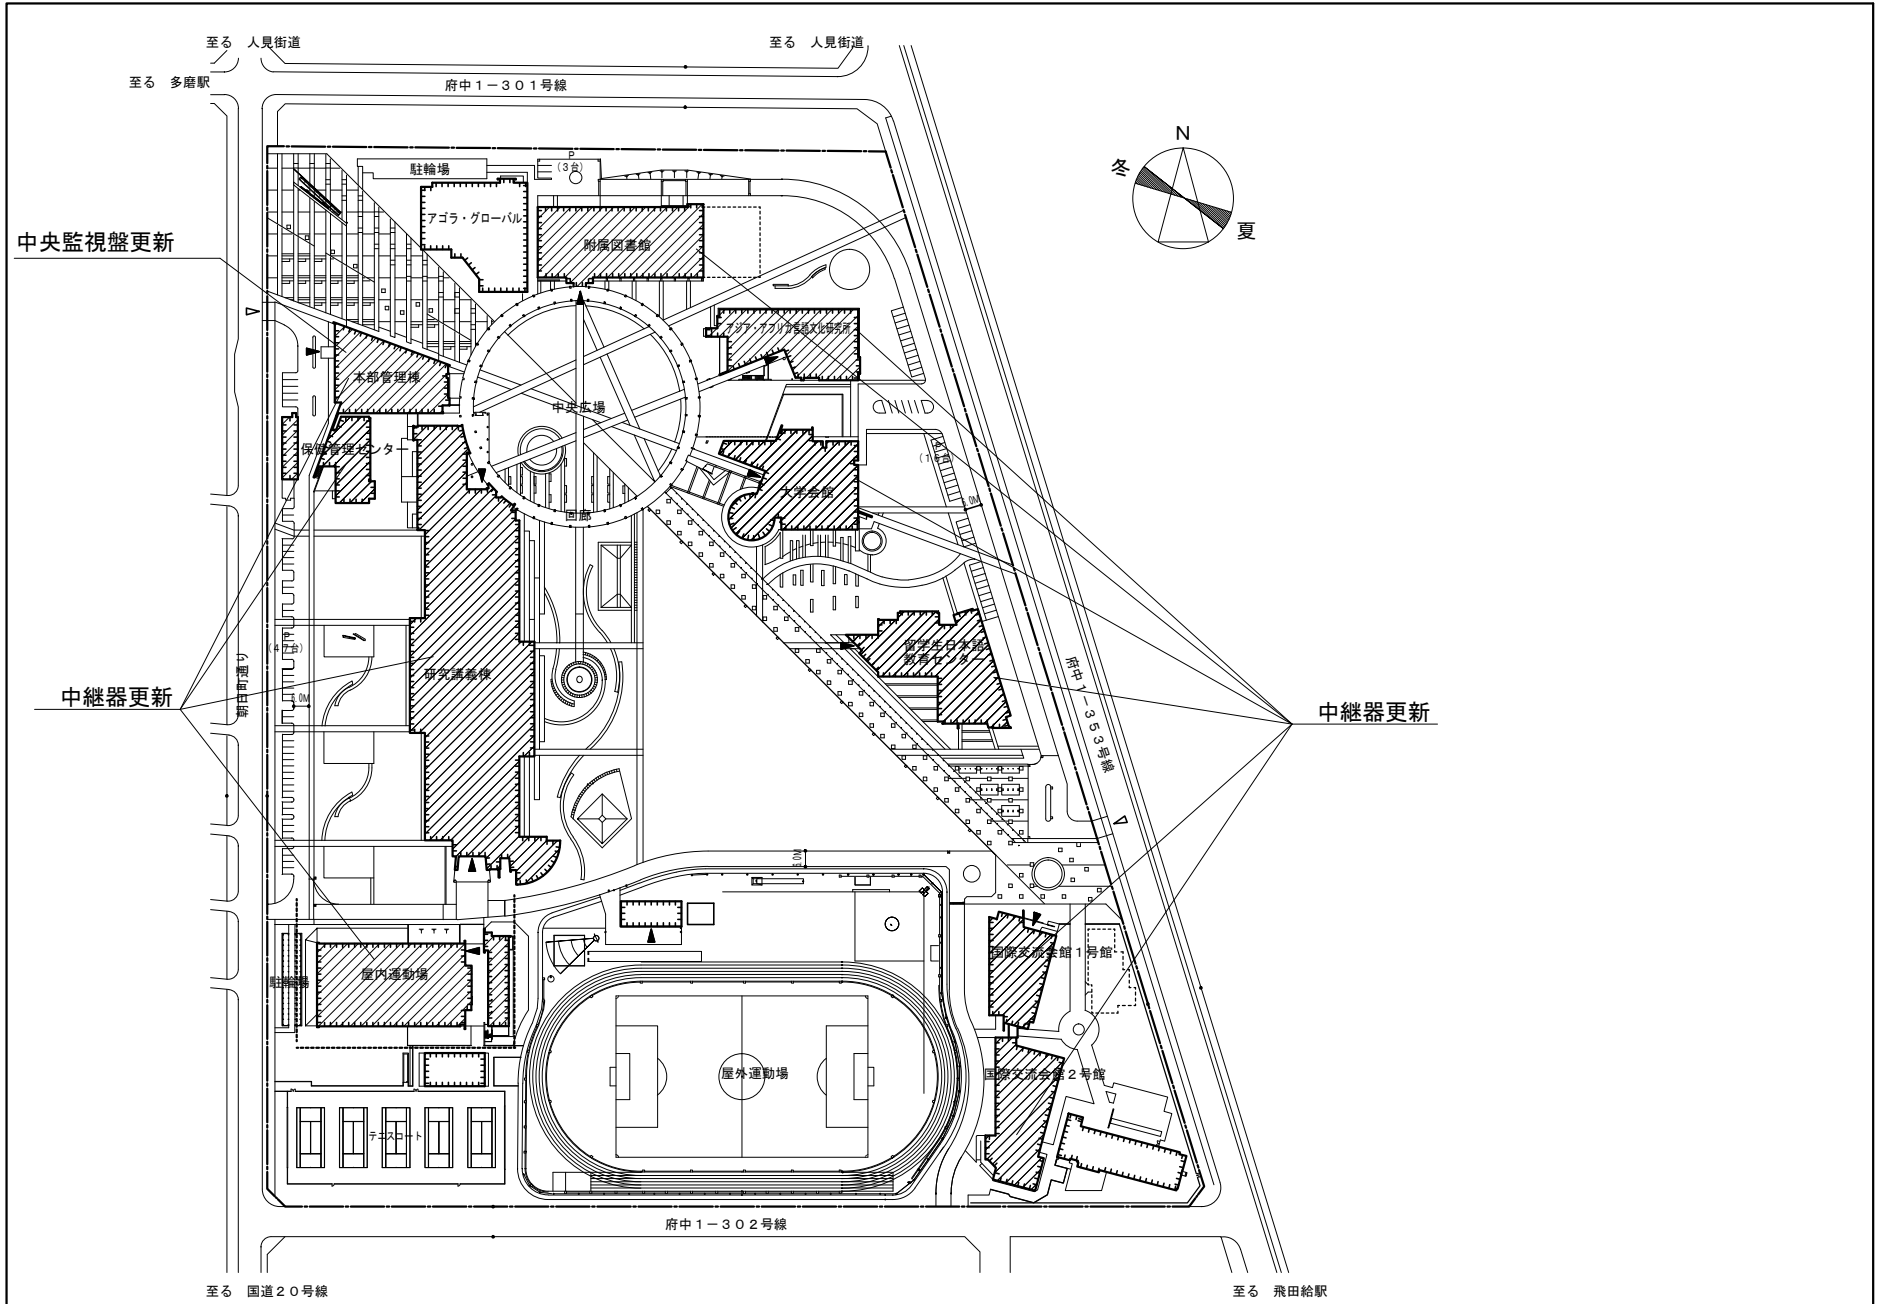


団地名	010府中	事業名	東京外国語大学(府中)ライフライン再生(防災設備等)	配置図	1/3000
-----	-------	-----	----------------------------	-----	--------

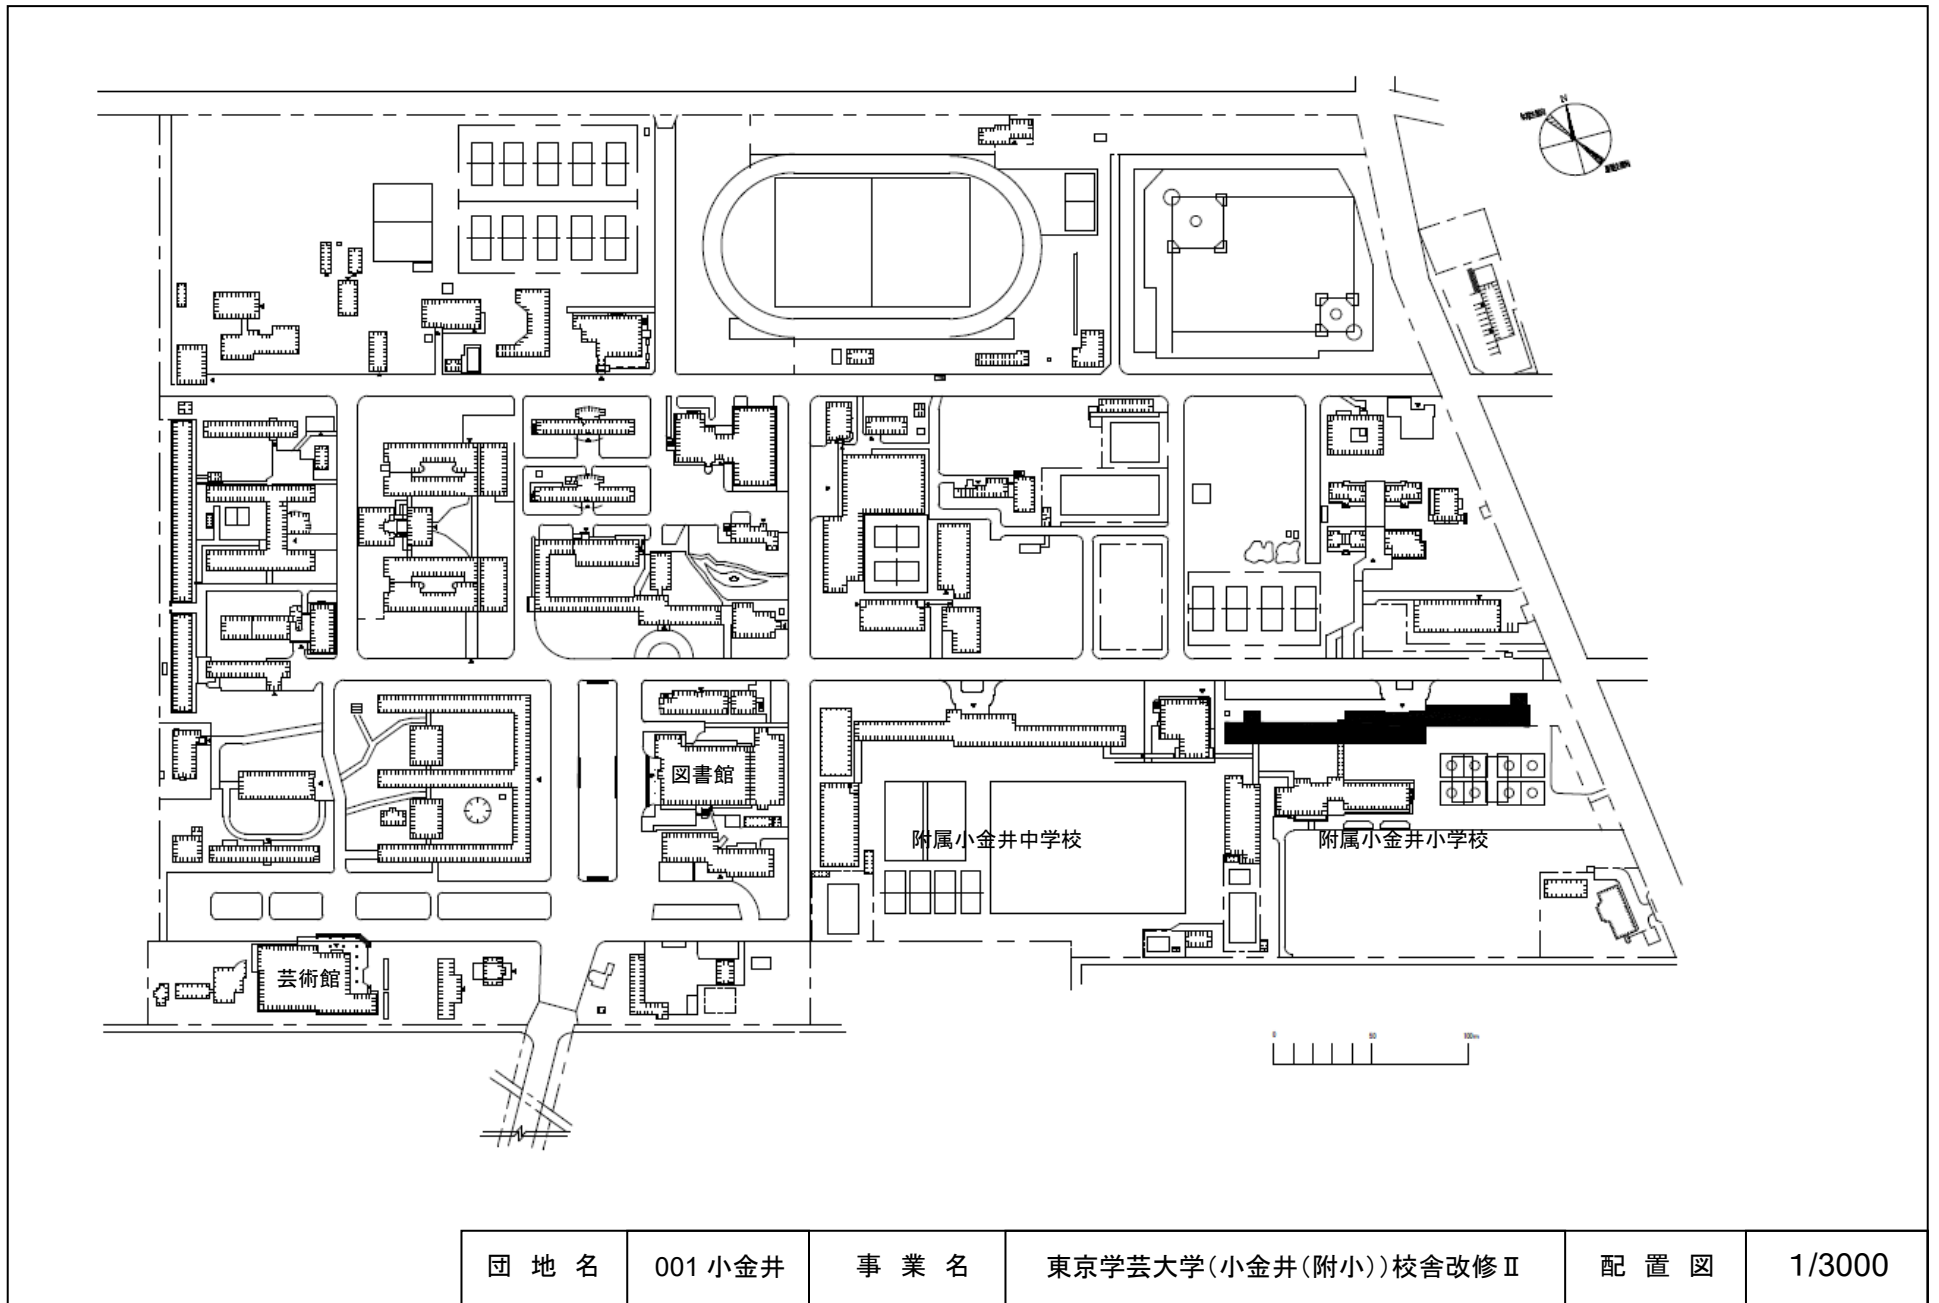




団地名	001 小金井	事業名	東京学芸大学(小金井(附小))校舎改修Ⅱ	配置図	1/3000
-----	---------	-----	----------------------	-----	--------

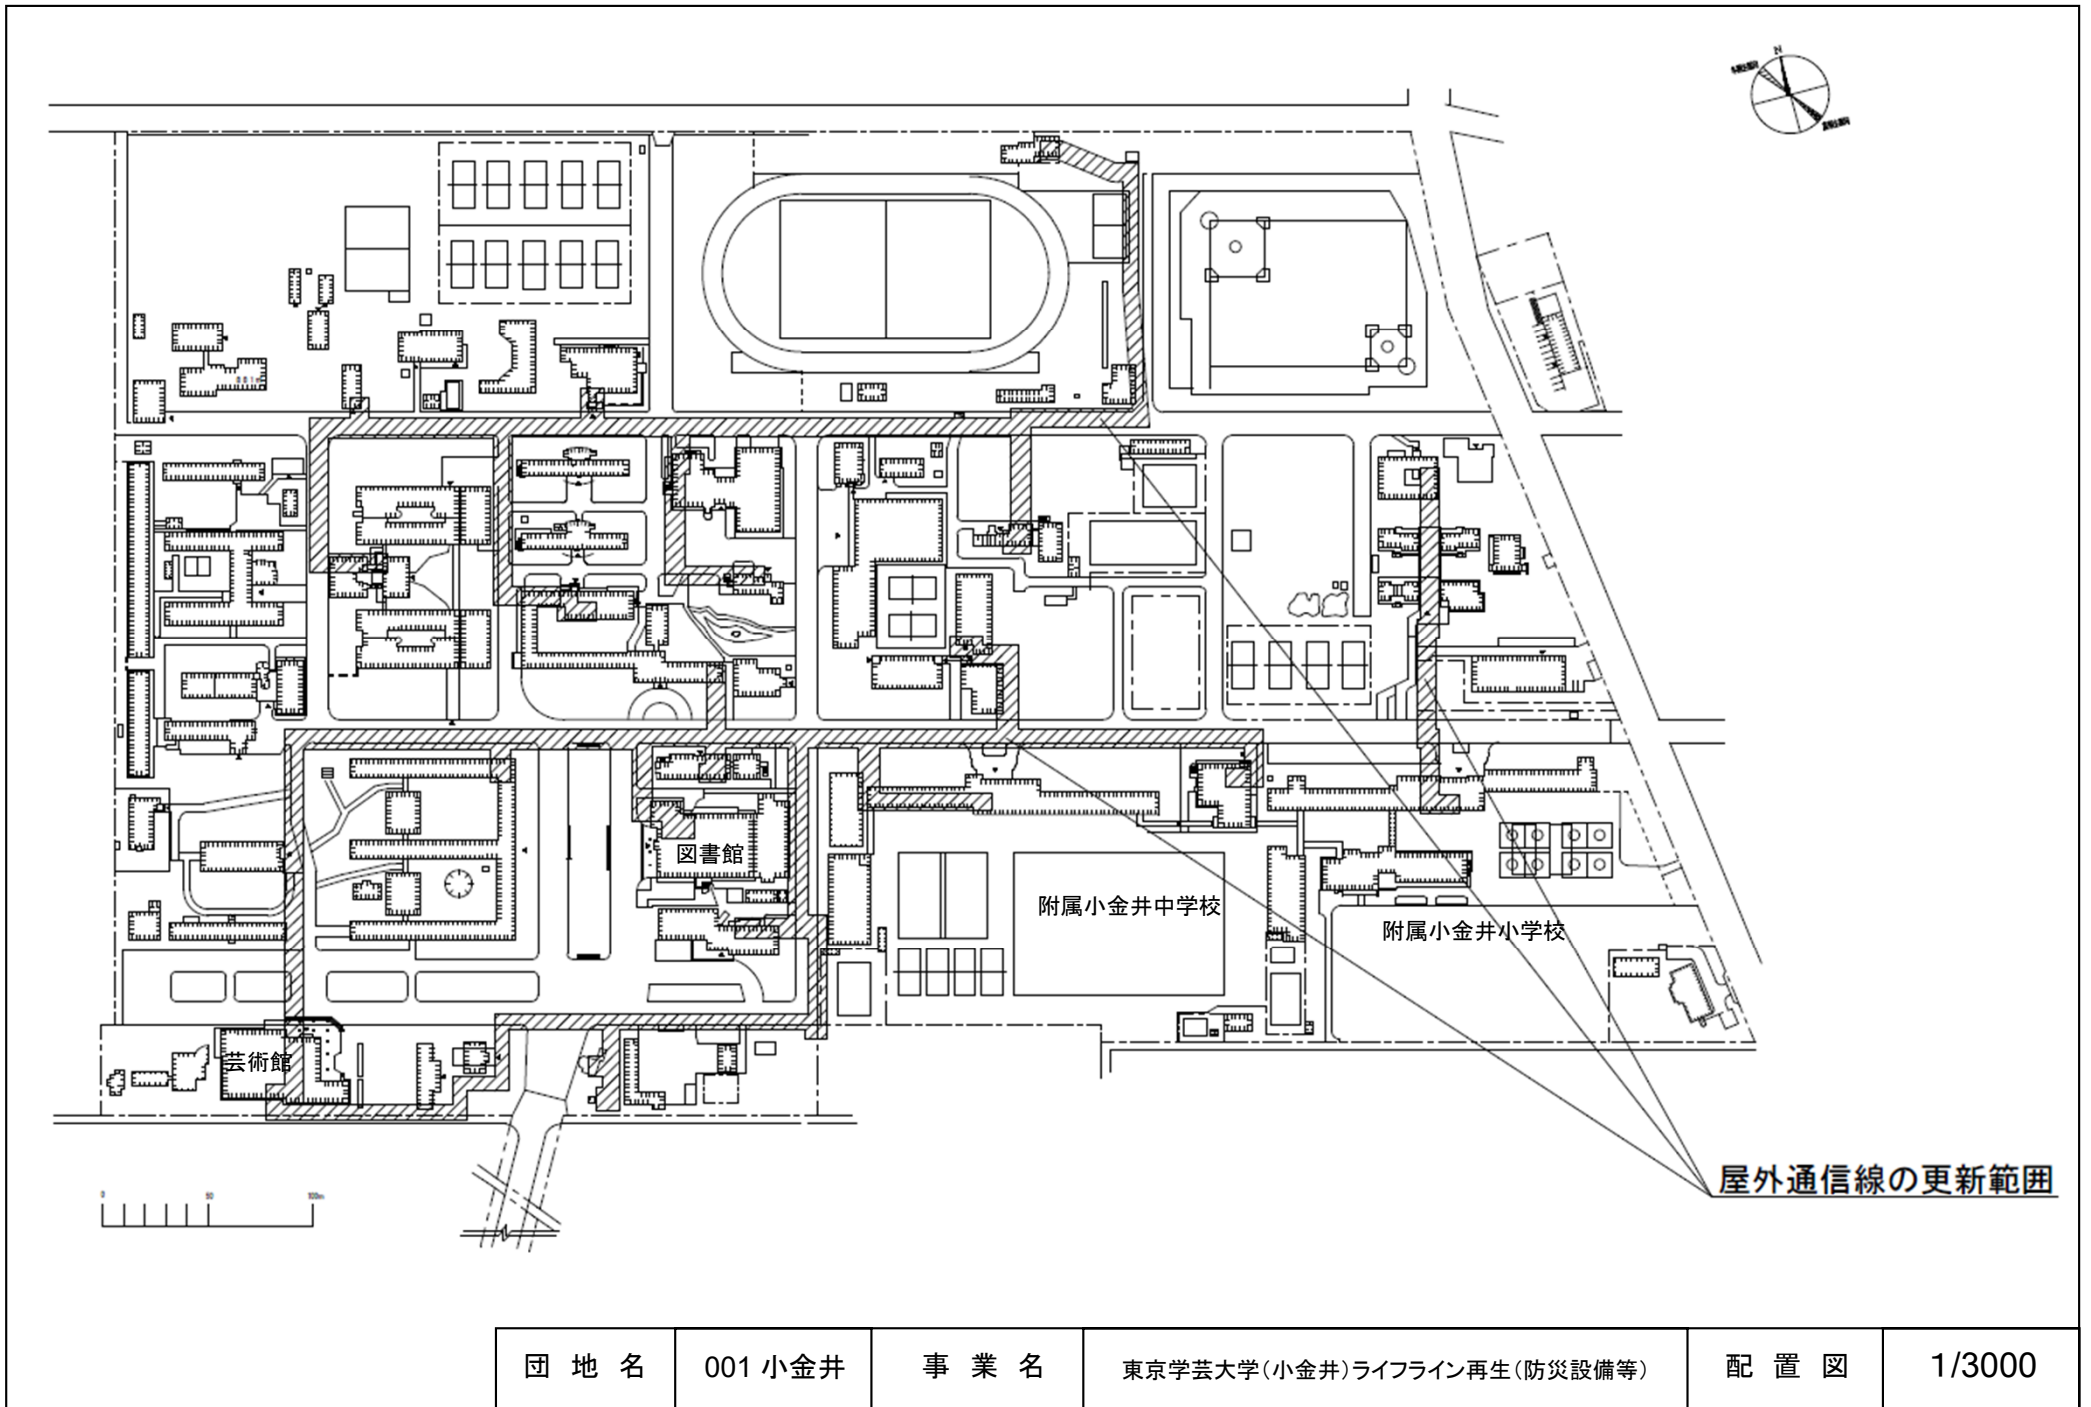


団地名	001 小金井	事業名	東京学芸大学(小金井)ライフライン再生(防災設備等)	配置図	1/3000
-----	---------	-----	----------------------------	-----	--------

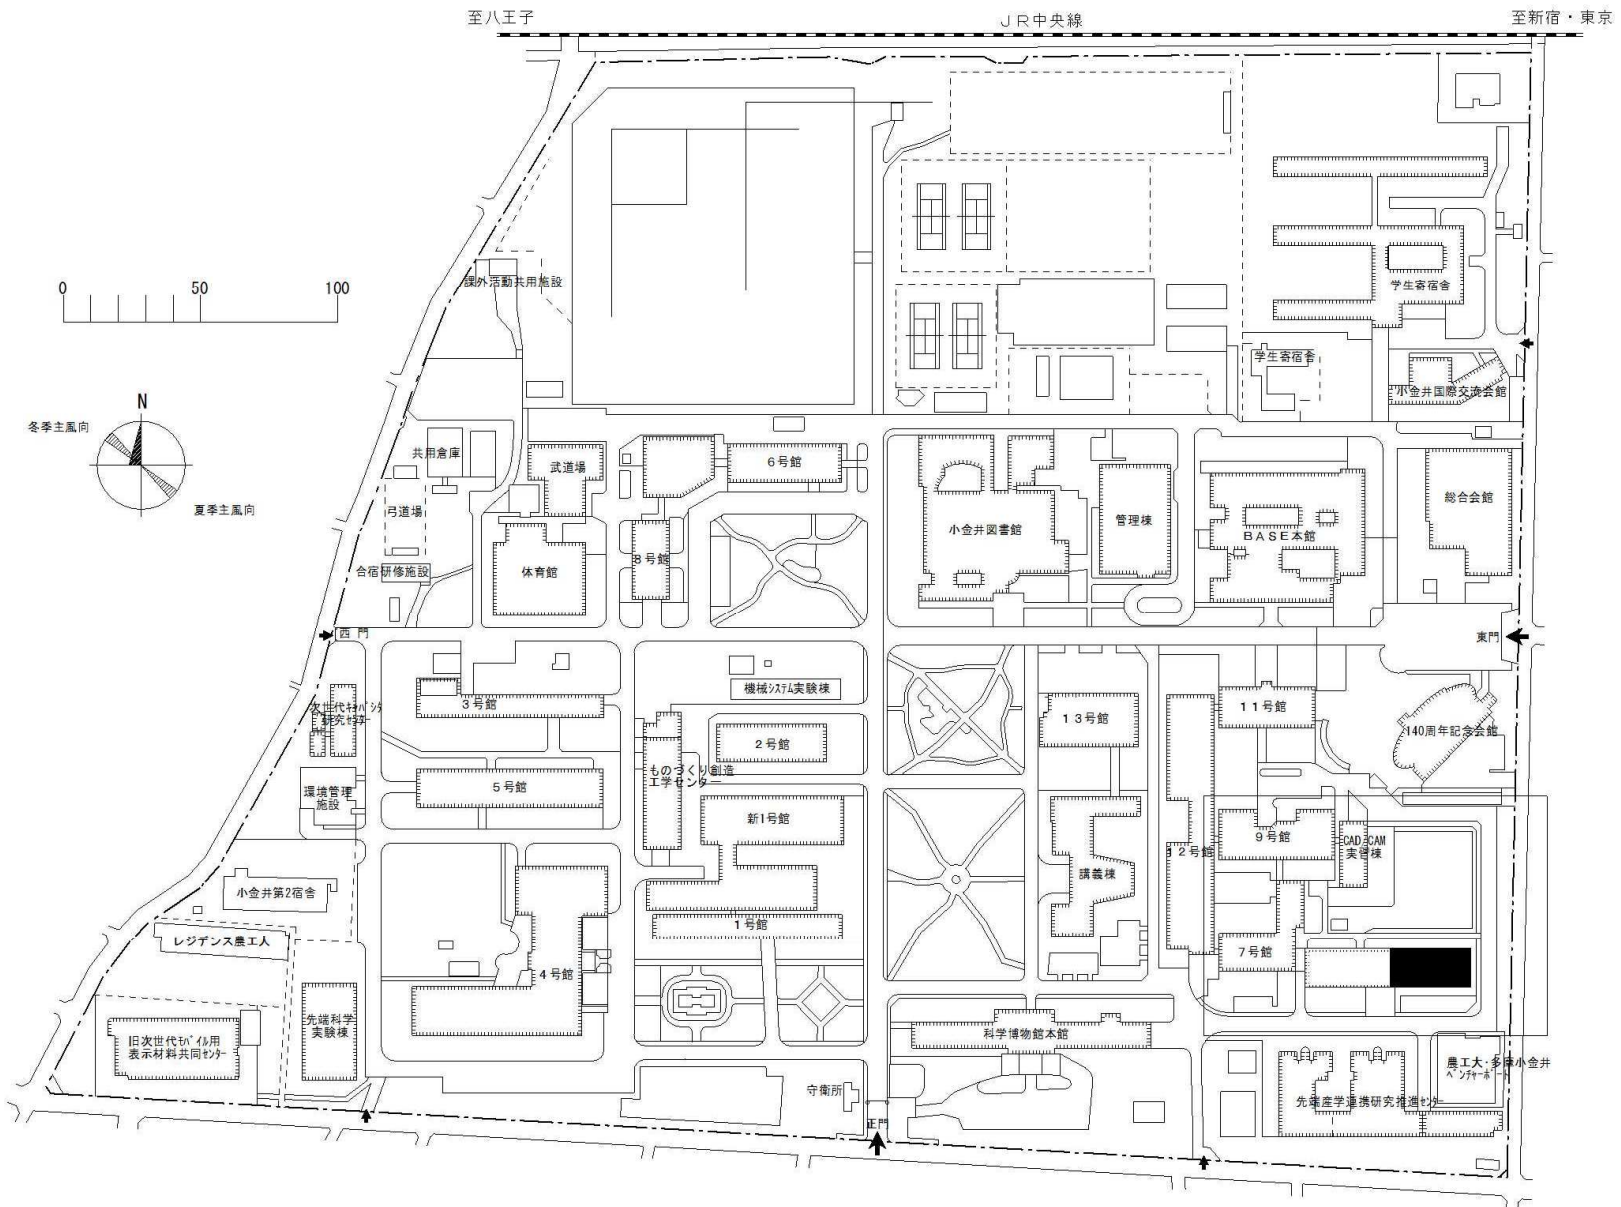


団地名	001 小金井	事業名	東京農工大学(小金井)総合研究棟改修(工学系)	配置図	1/2500
-----	---------	-----	-------------------------	-----	--------

 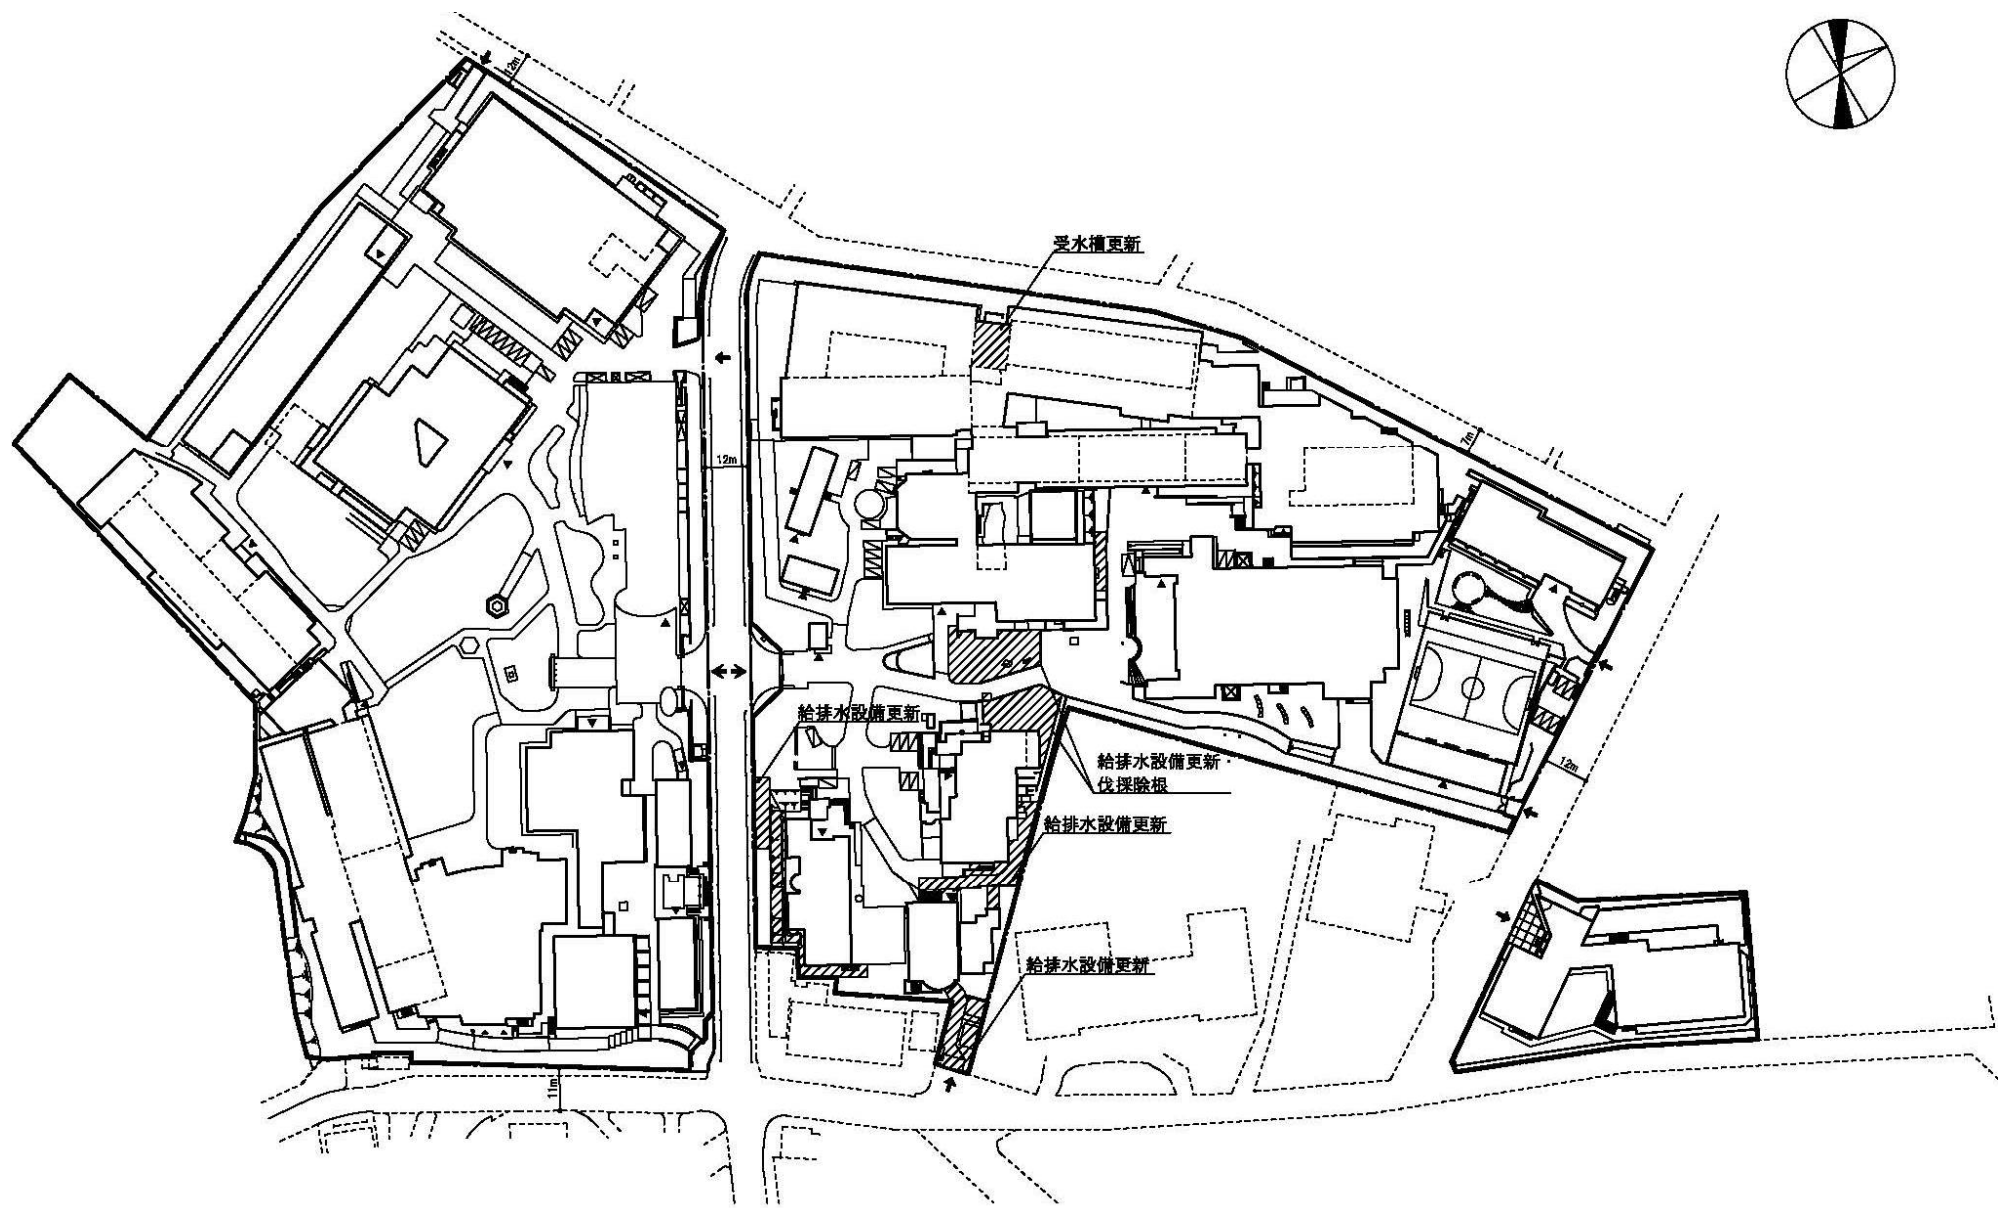 


団地名	001上野	事業名	東京芸術大学(上野)ライフライン再生(給排水設備等)	配置図	1/1,500
-----	-------	-----	----------------------------	-----	---------

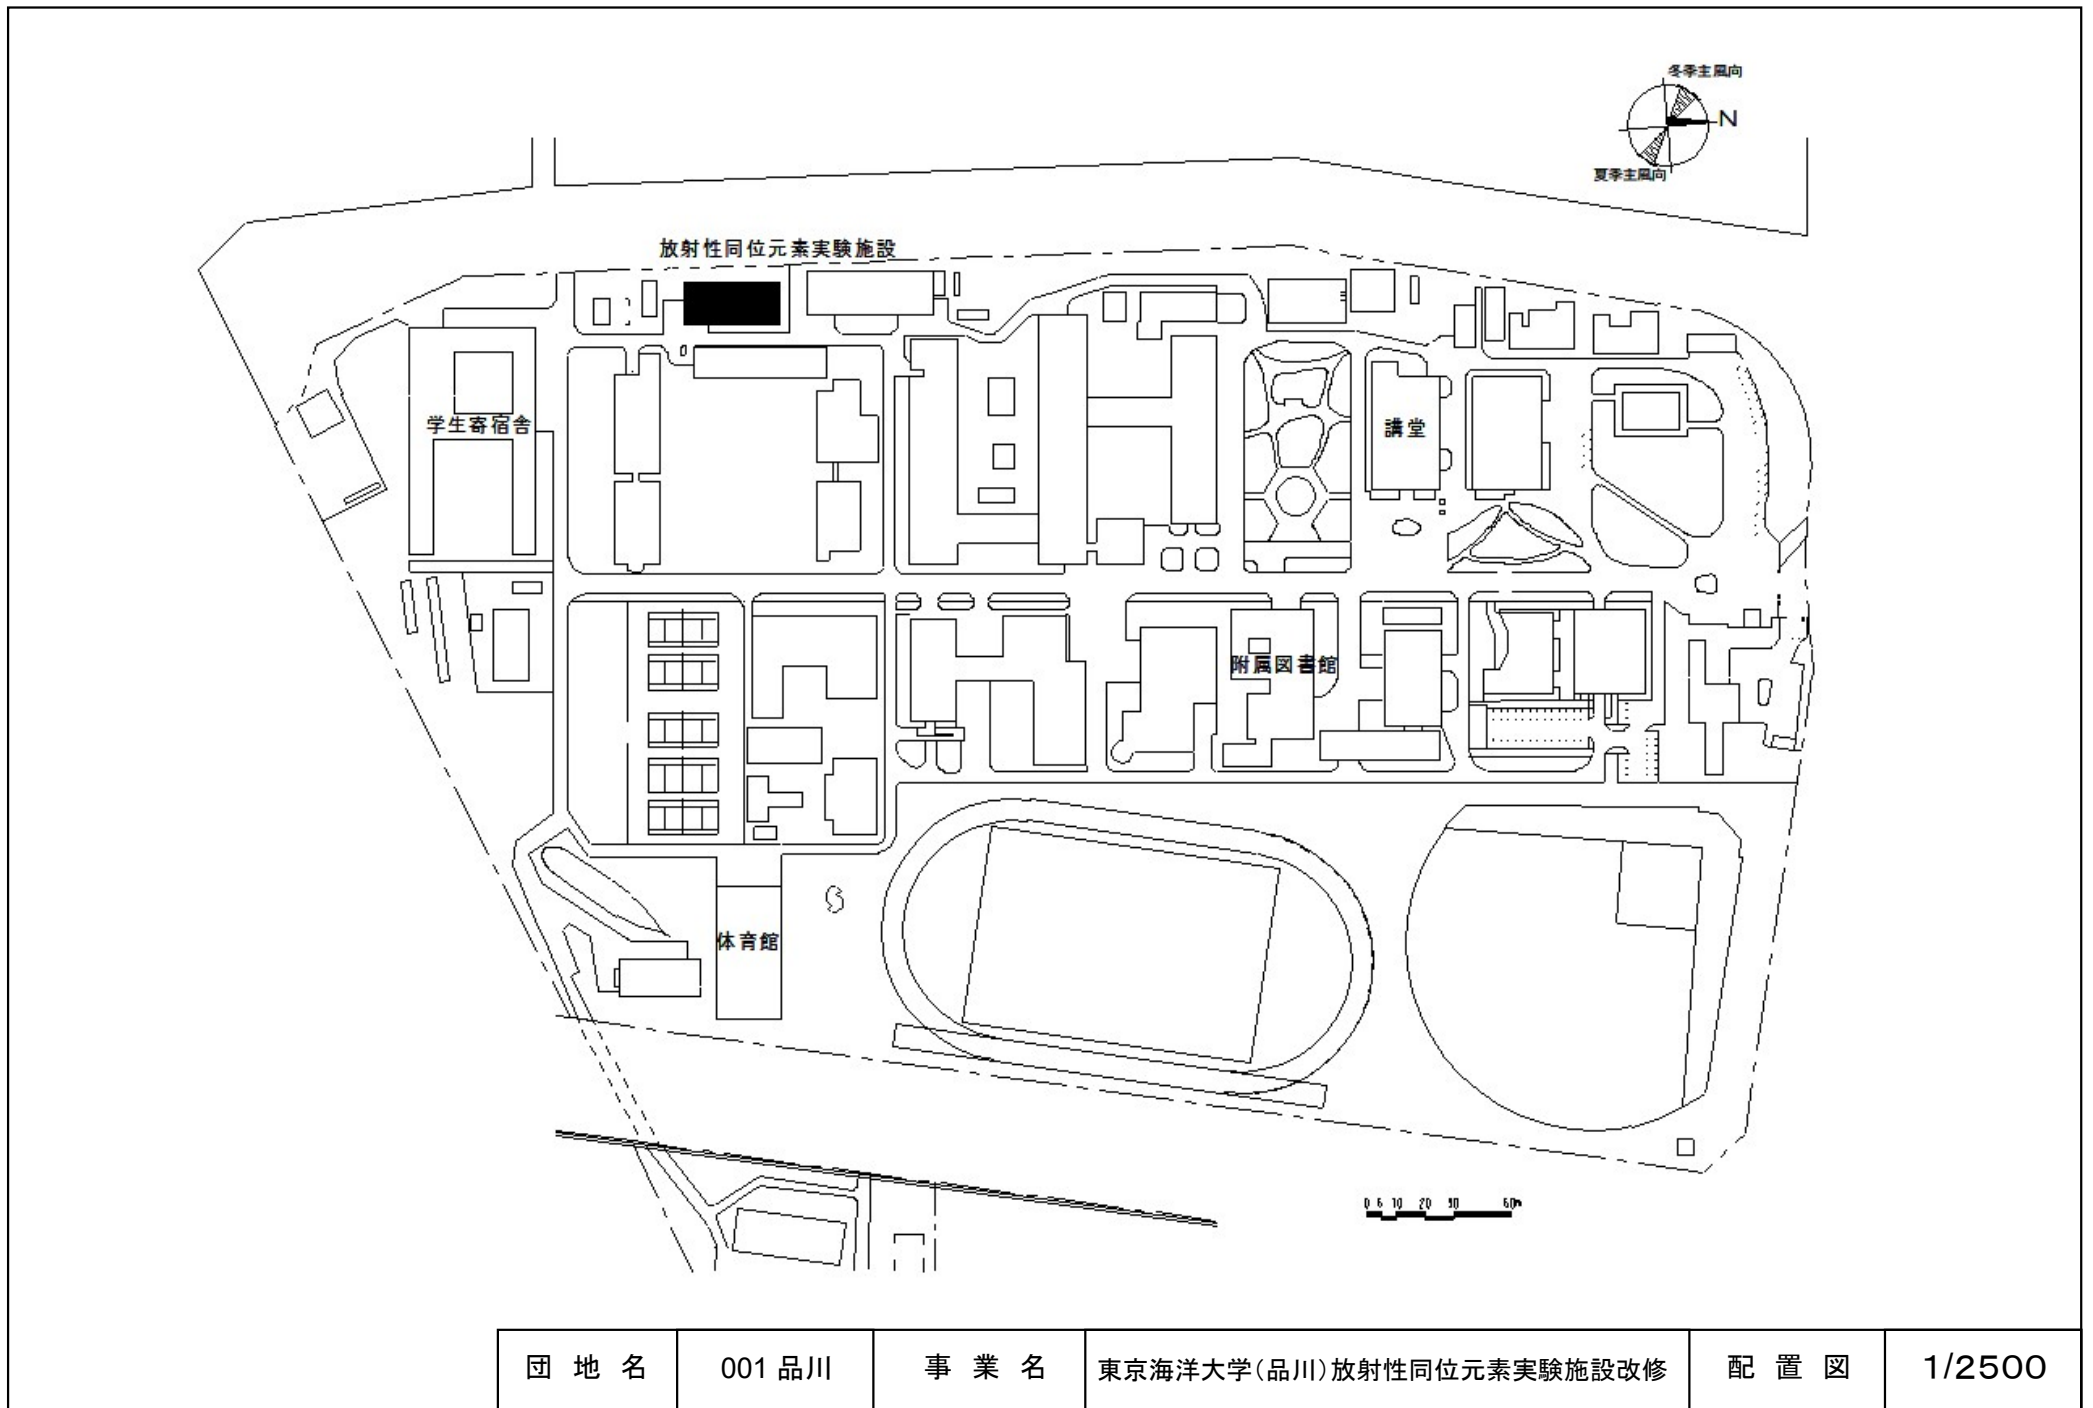


団地名	001 品川	事業名	東京海洋大学(品川)放射性同位元素実験施設改修	配置図	1/2500
-----	--------	-----	-------------------------	-----	--------

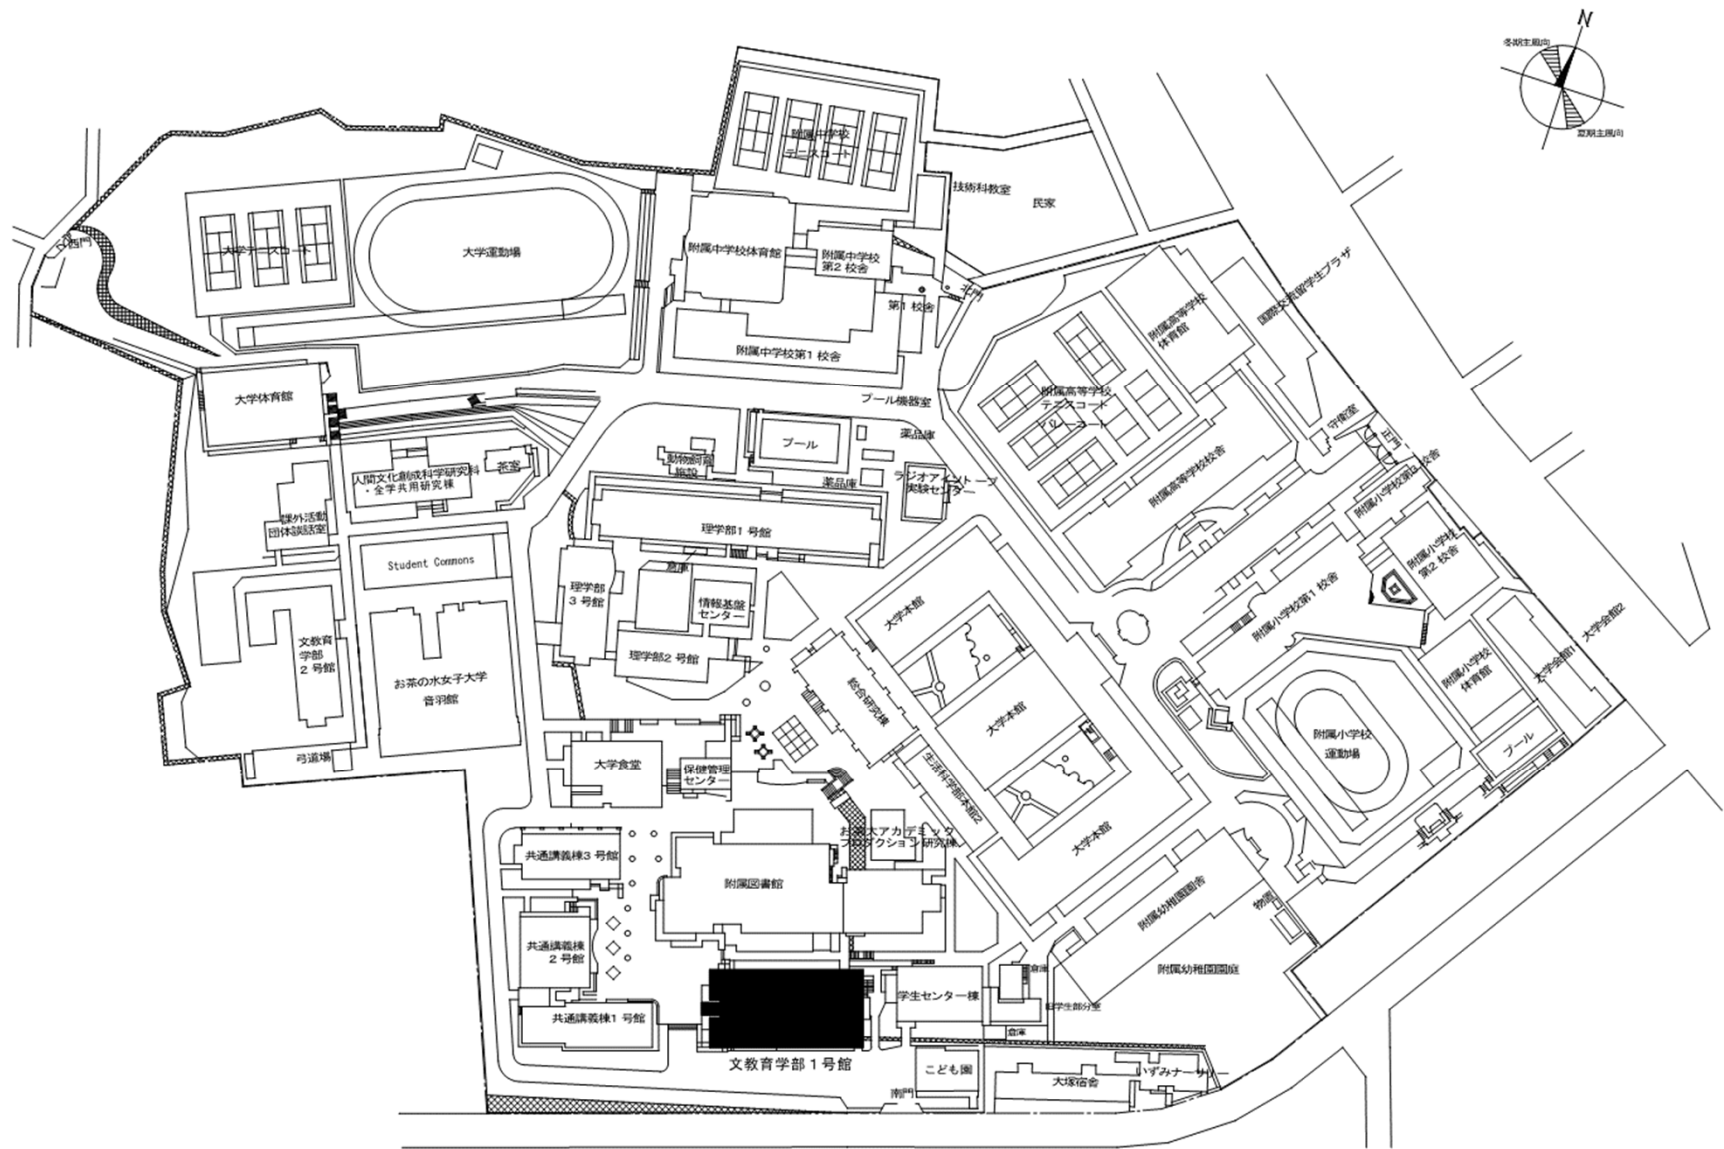


団地名	001大塚	事業名	お茶の水女子大学(大塚)総合研究棟改修Ⅱ (教育学系)	配置図	1/2,500
-----	-------	-----	--------------------------------	-----	---------

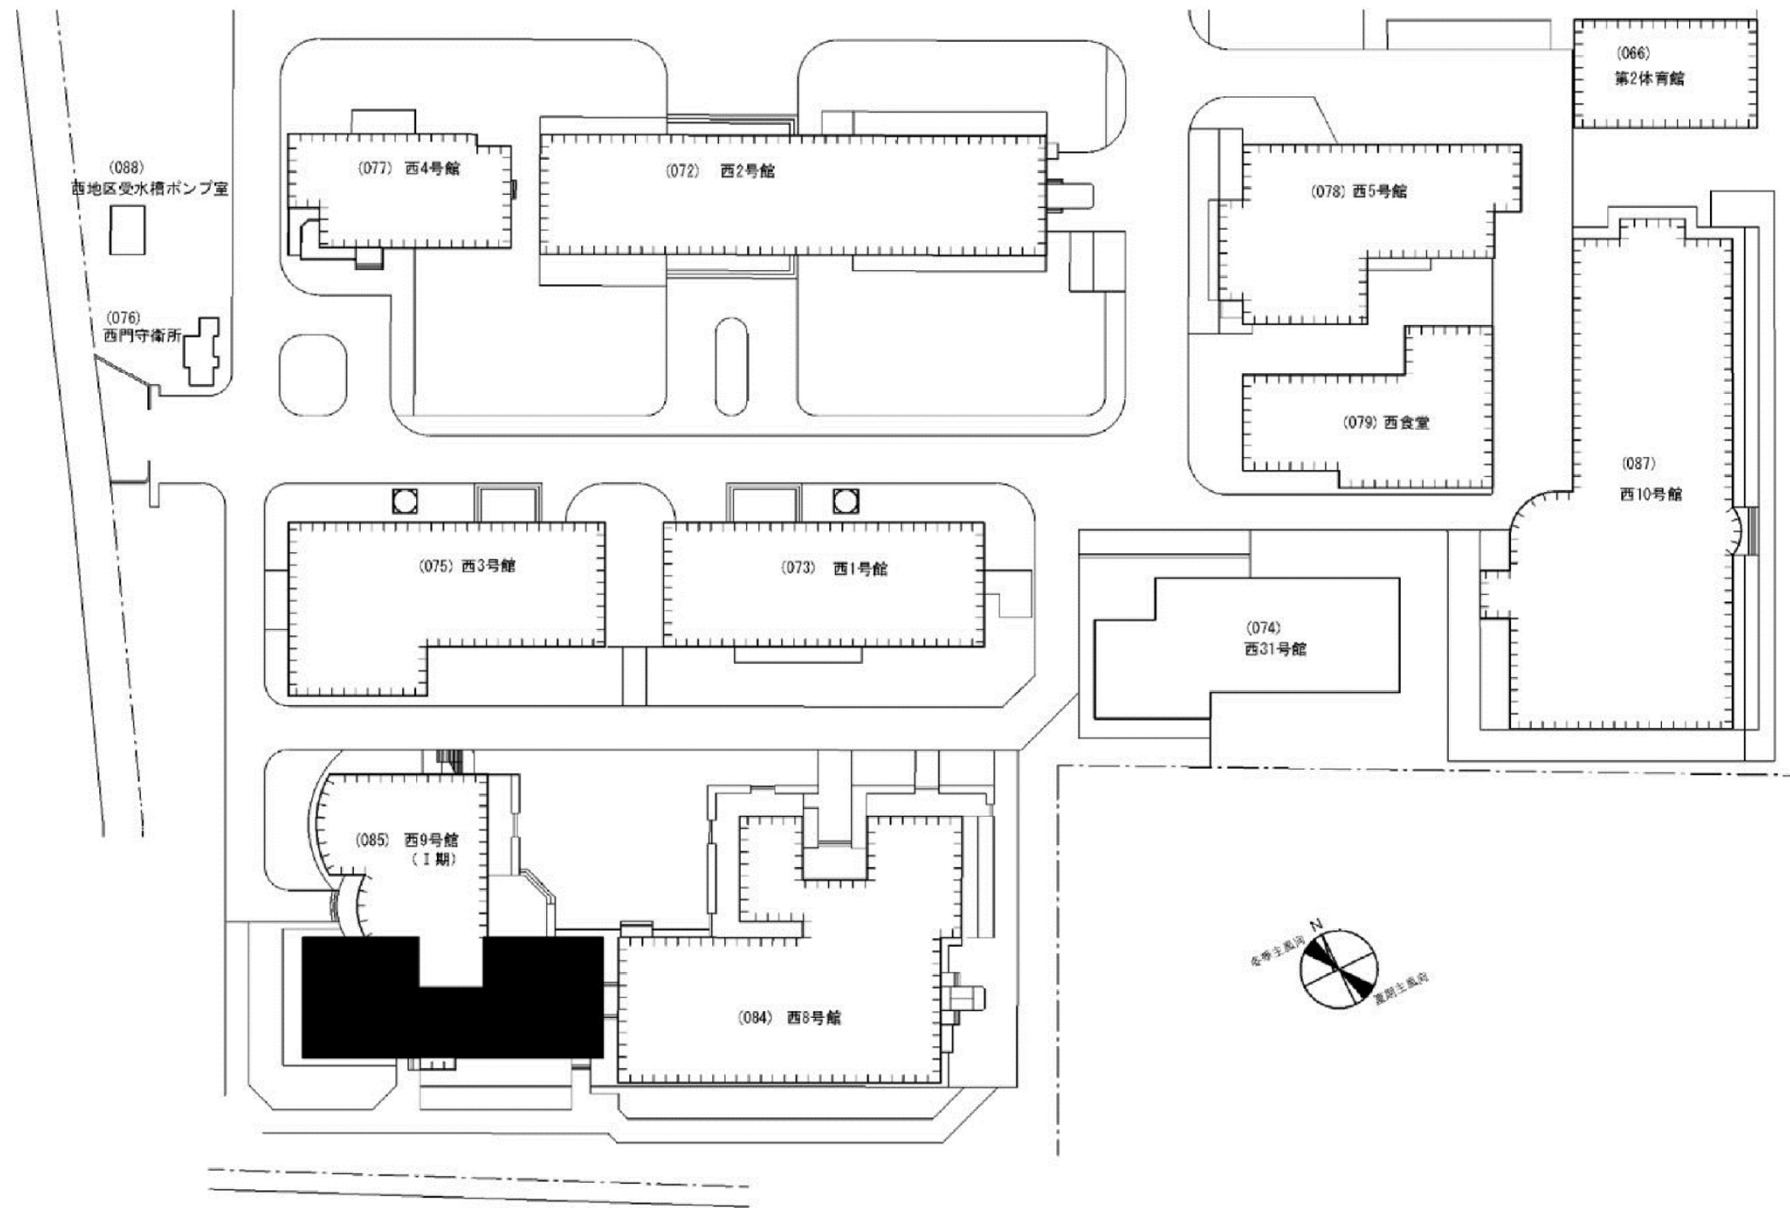

団地名	001調布	事業名	電気通信大学(調布)総合研究棟改修(AI共創系)	配置図	1/1000
-----	-------	-----	--------------------------	-----	--------

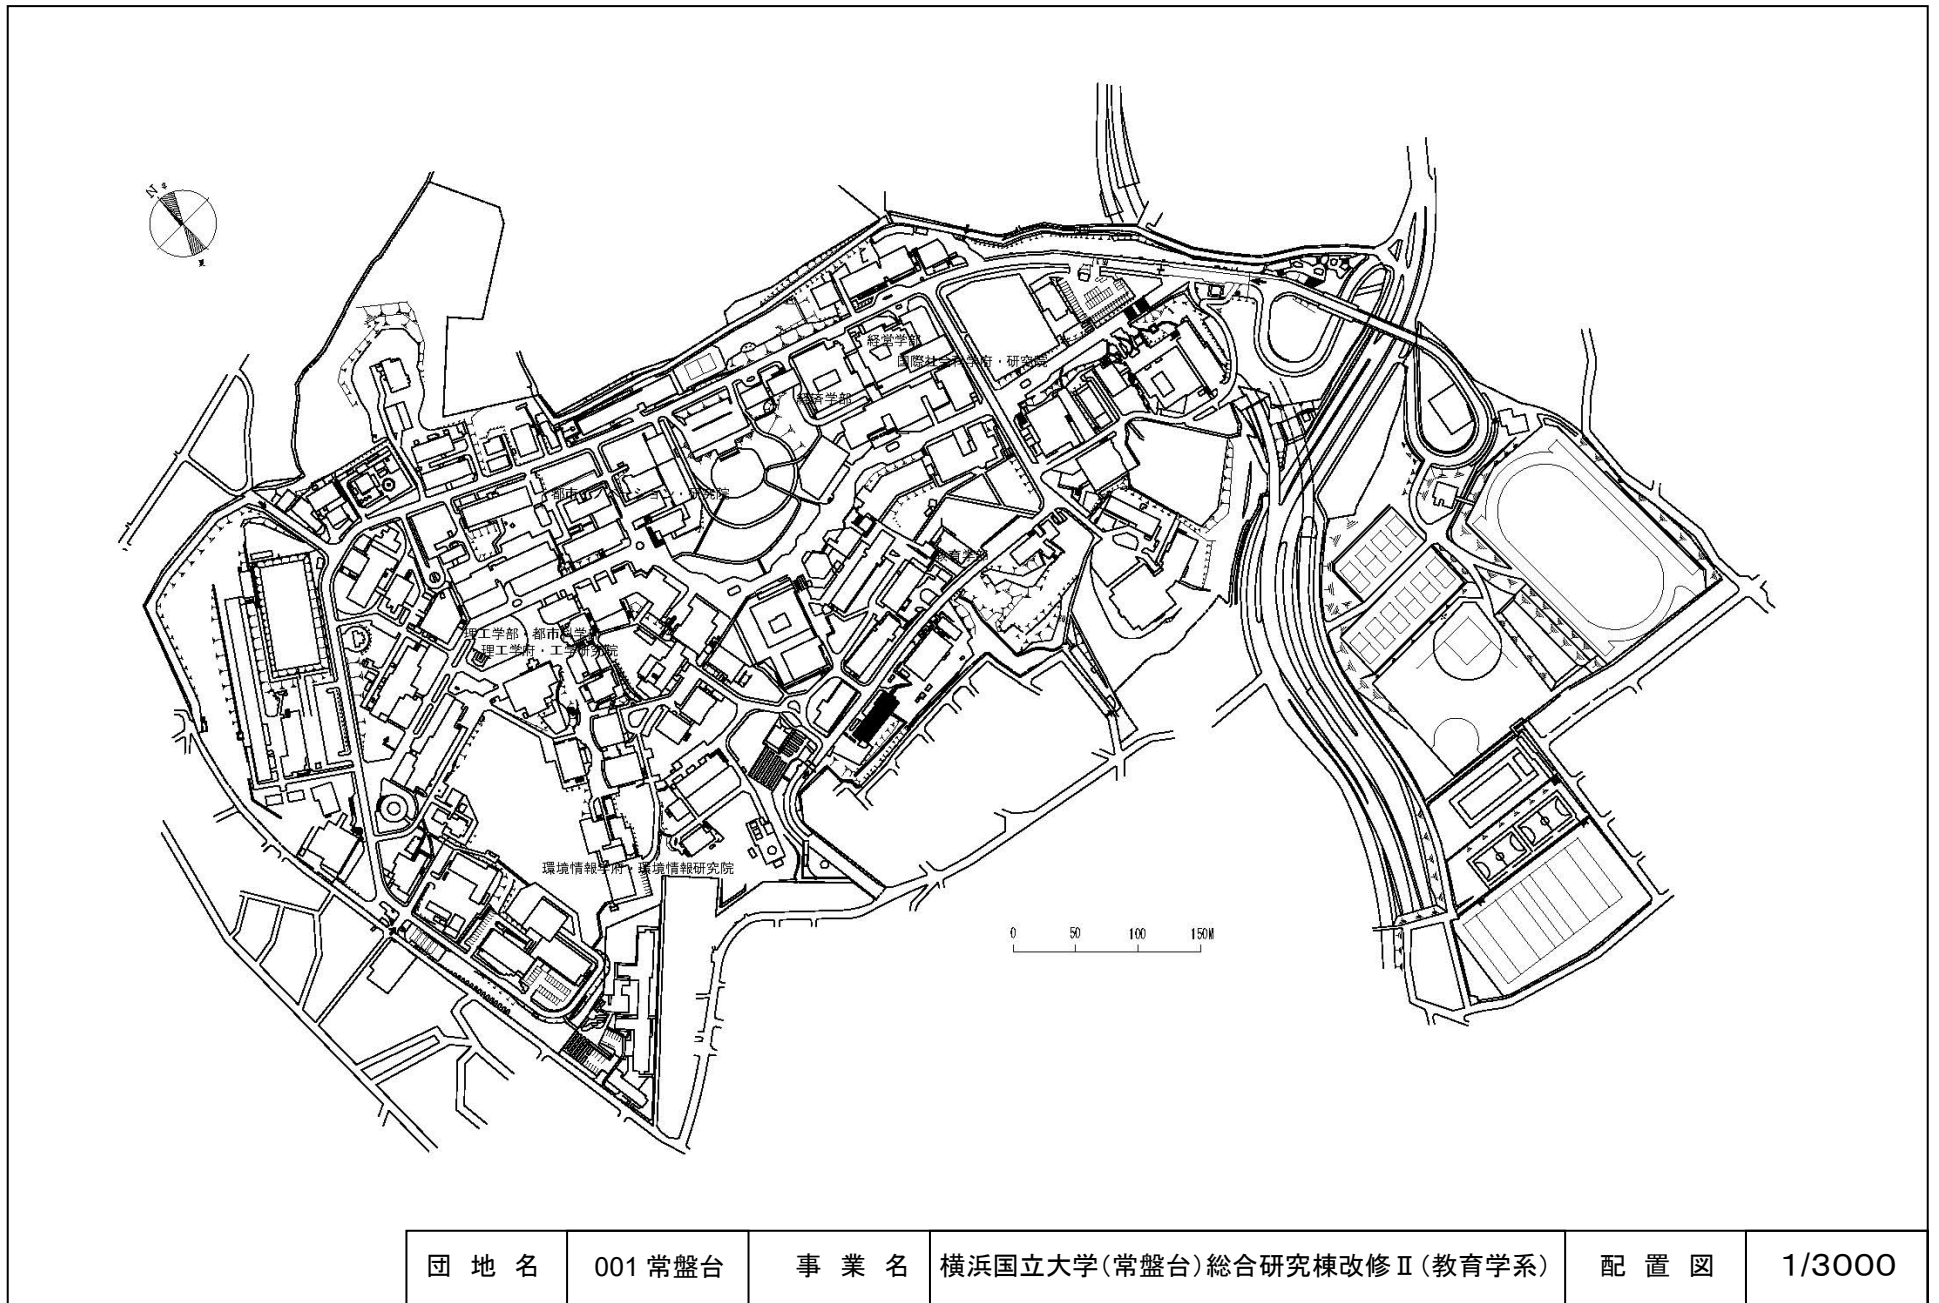


団地名	001 常盤台	事業名	横浜国立大学(常盤台)総合研究棟改修Ⅱ(教育学系)	配置図	1/3000
-----	---------	-----	---------------------------	-----	--------

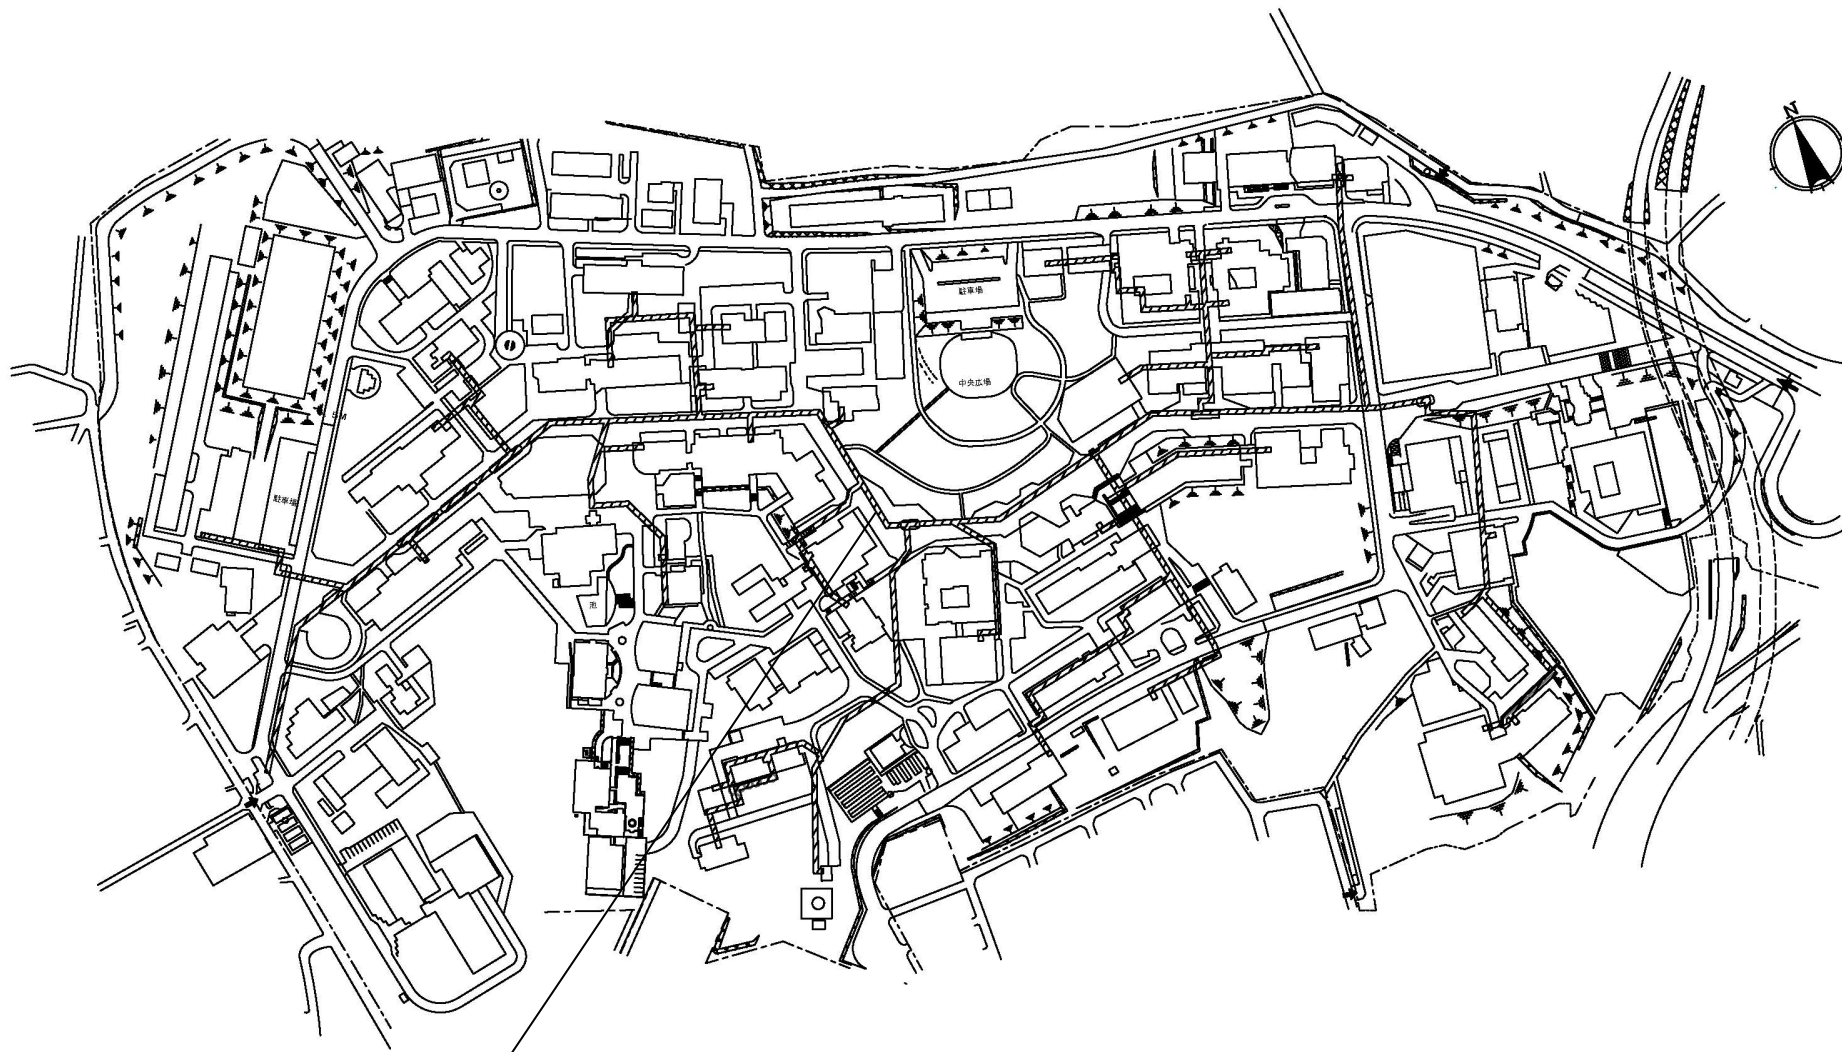


屋内消火栓用屋外配管の更新範囲

団地名	001 常盤台	事業名	横浜国立大学(常盤台)ライフライン再生(消火設備等)	配置図	1/3000
-----	---------	-----	----------------------------	-----	--------

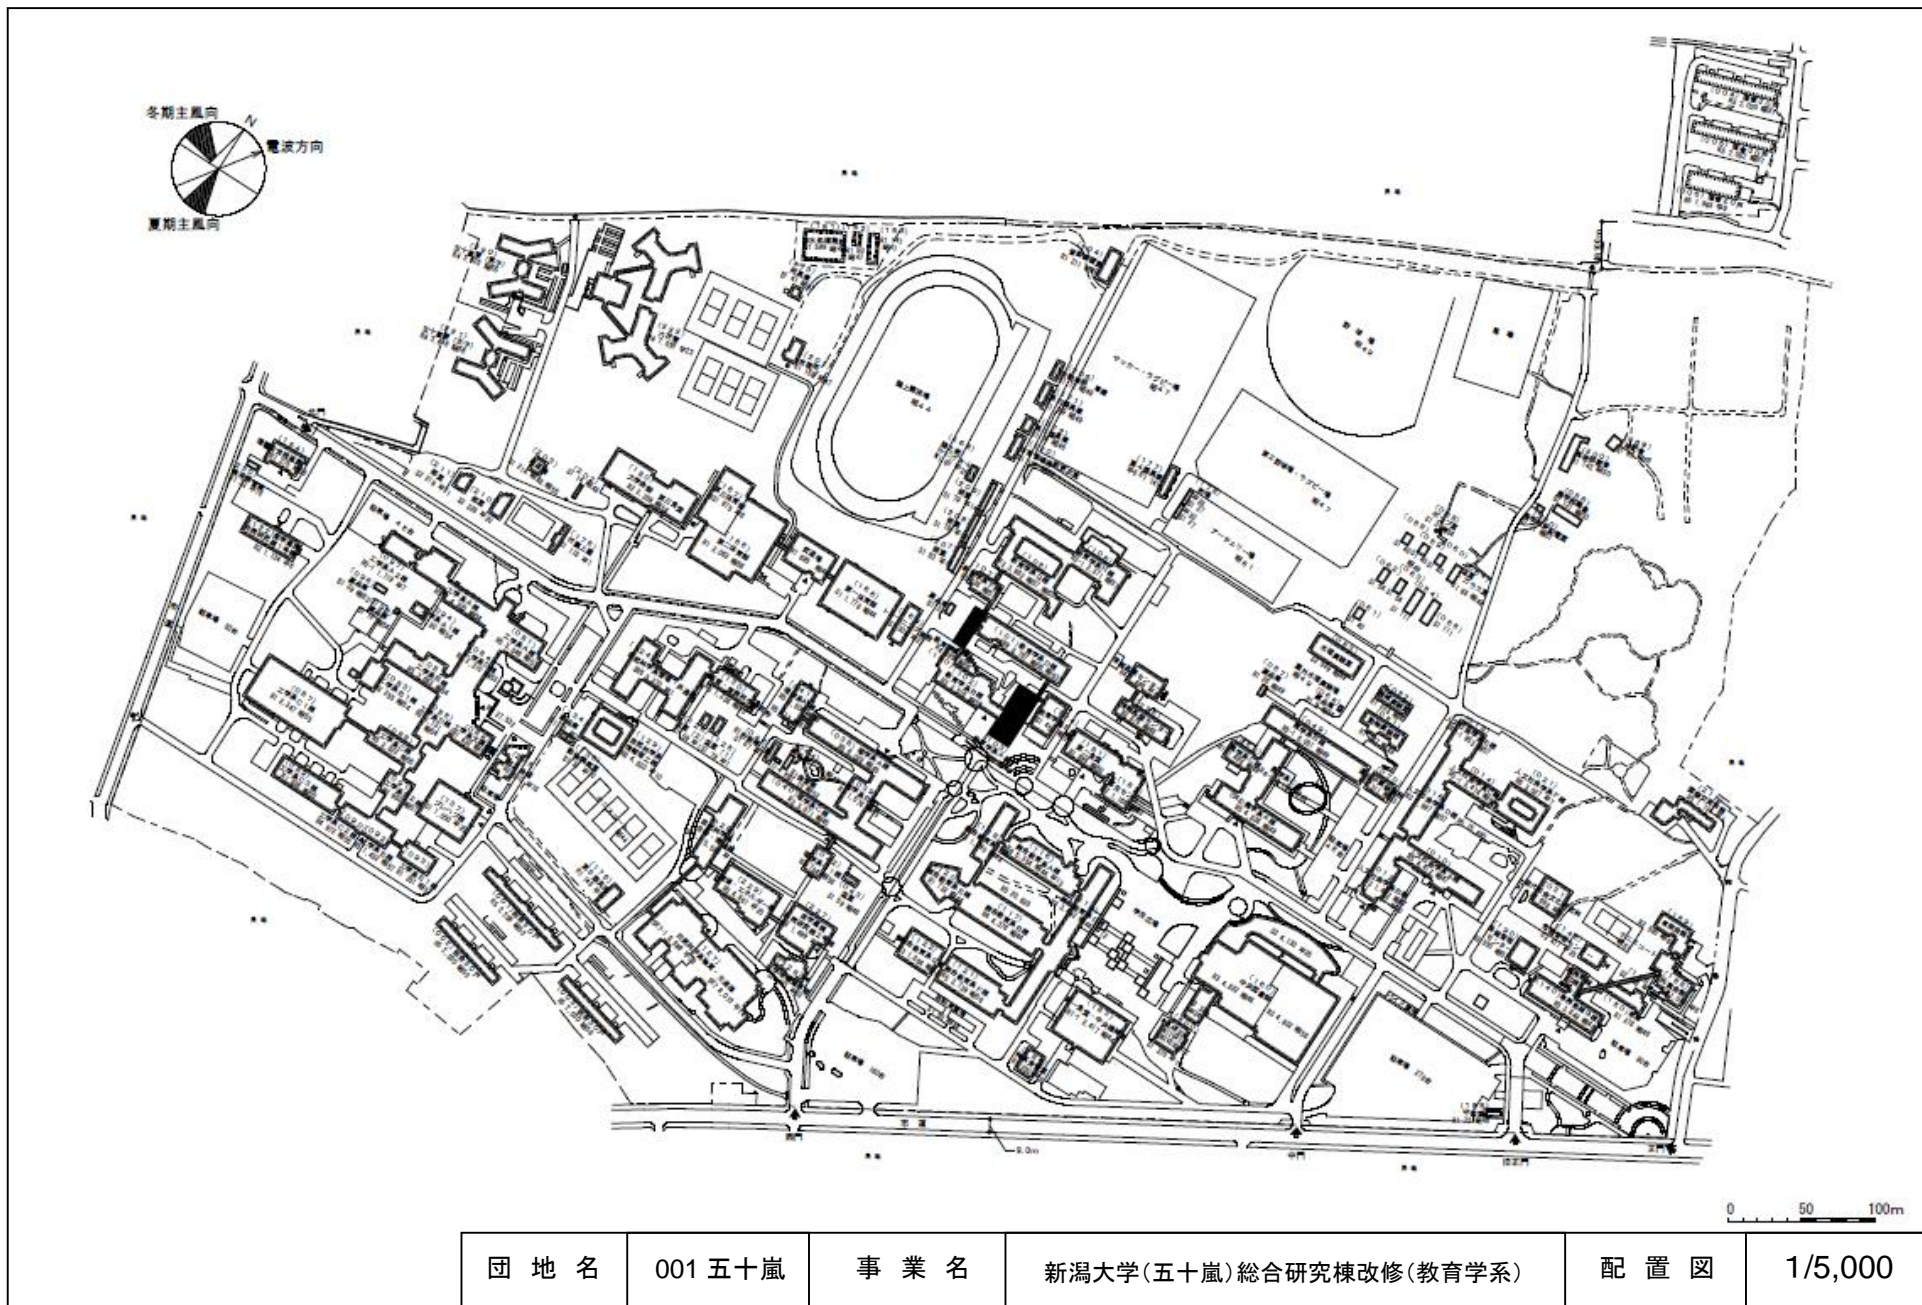


団地名	001 五十嵐	事業名	新潟大学(五十嵐)総合研究棟改修(教育学系)	配置図	1/5,000
-----	---------	-----	------------------------	-----	---------

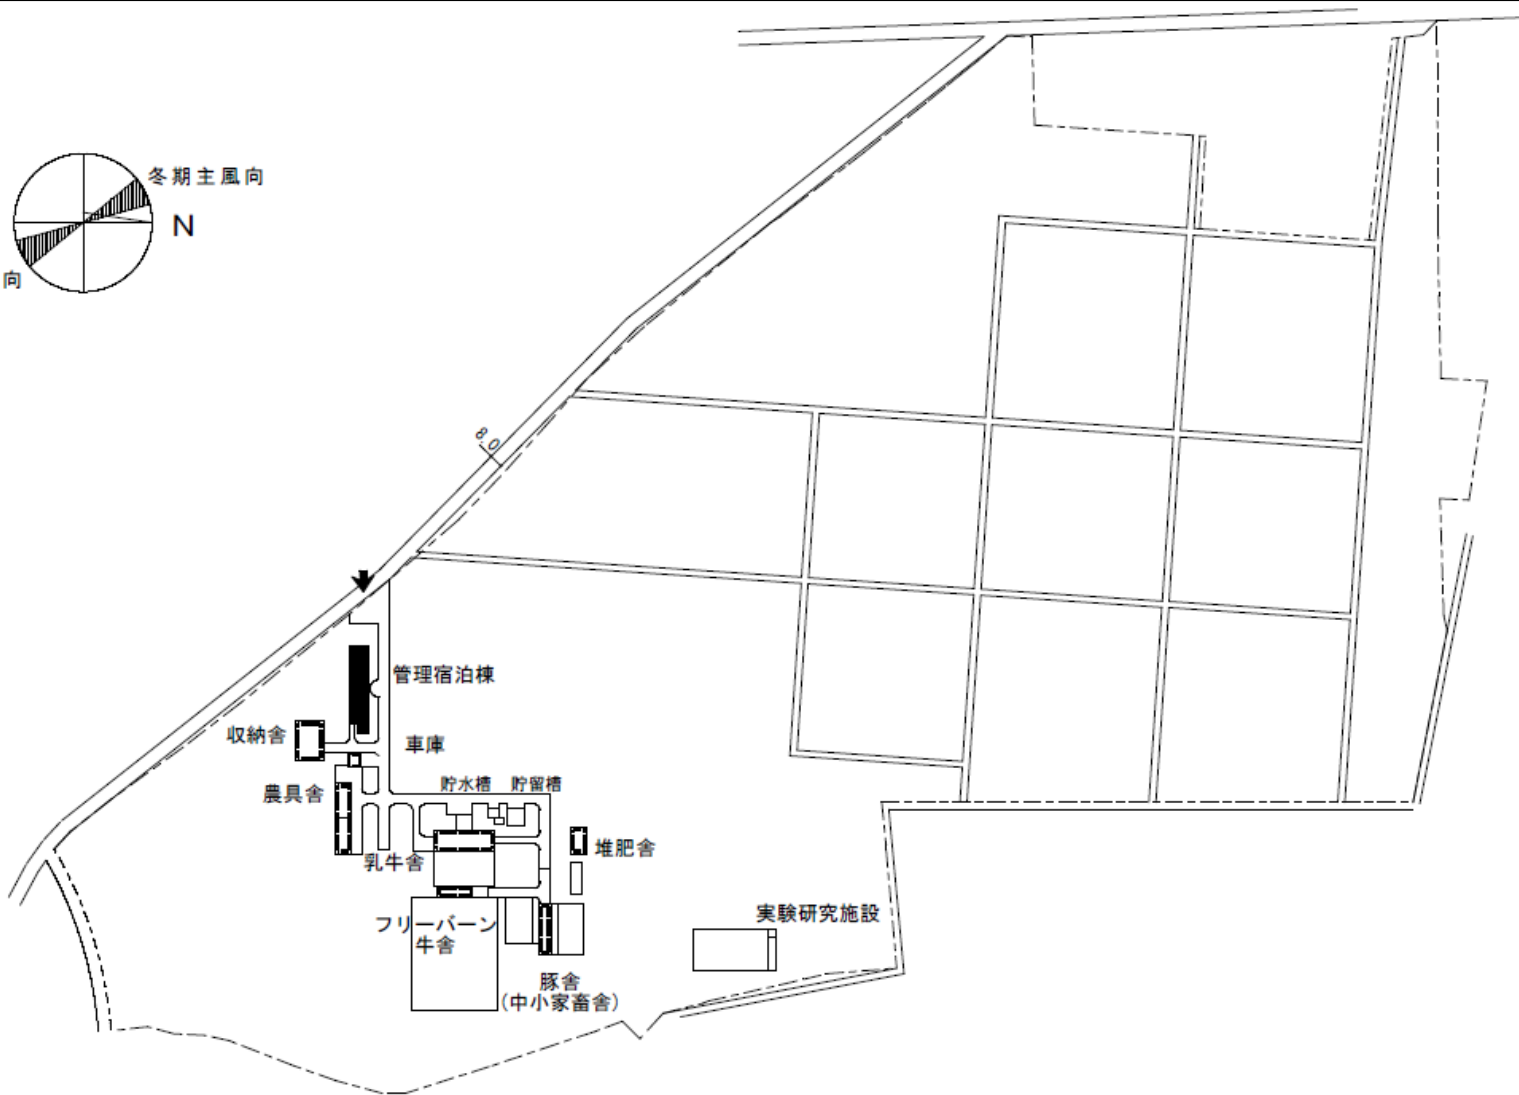


管理宿泊棟
 車庫
 貯水槽 貯留槽
 堆肥舎
 実験研究施設
 豚舎 (中小家畜舎)
 フリーバーン牛舎
 乳牛舎
 農具舎
 収納舎





団地名	015 村松	事業名	新潟大学(五十嵐)総合研究棟改修(農学系)	配置図	1/4,000
-----	--------	-----	-----------------------	-----	---------

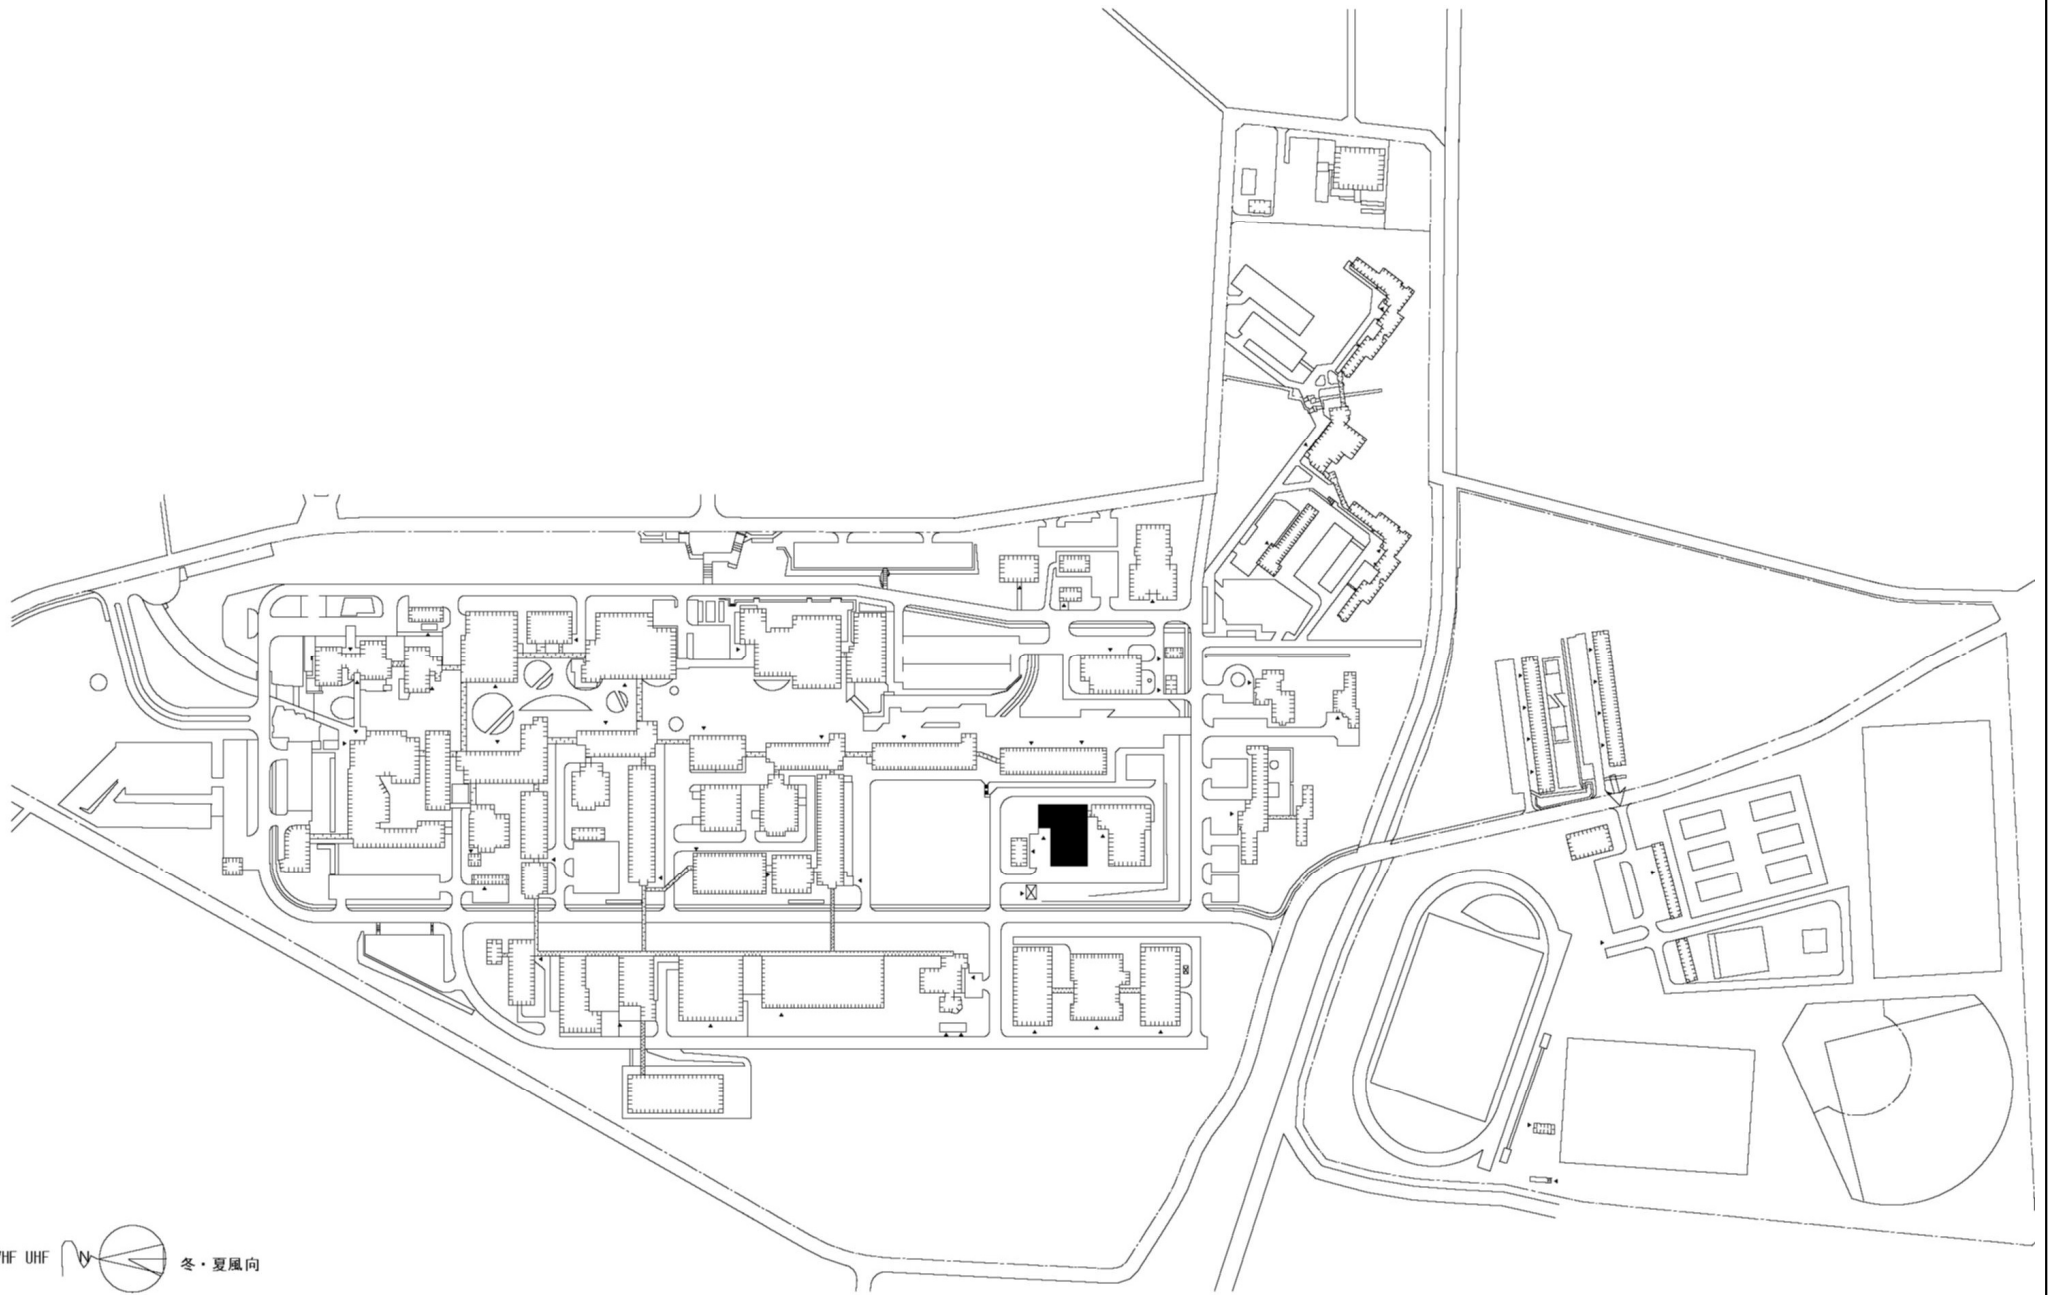

 
VHF UHF  冬・夏風向

団地名	001 上富岡町	事業名	長岡技術科学大学(上富岡町) 技術開発センター改修	配置図	1 / 4 , 5 0 0
-----	----------	-----	---------------------------	-----	---------------

 

ガス配管の更新

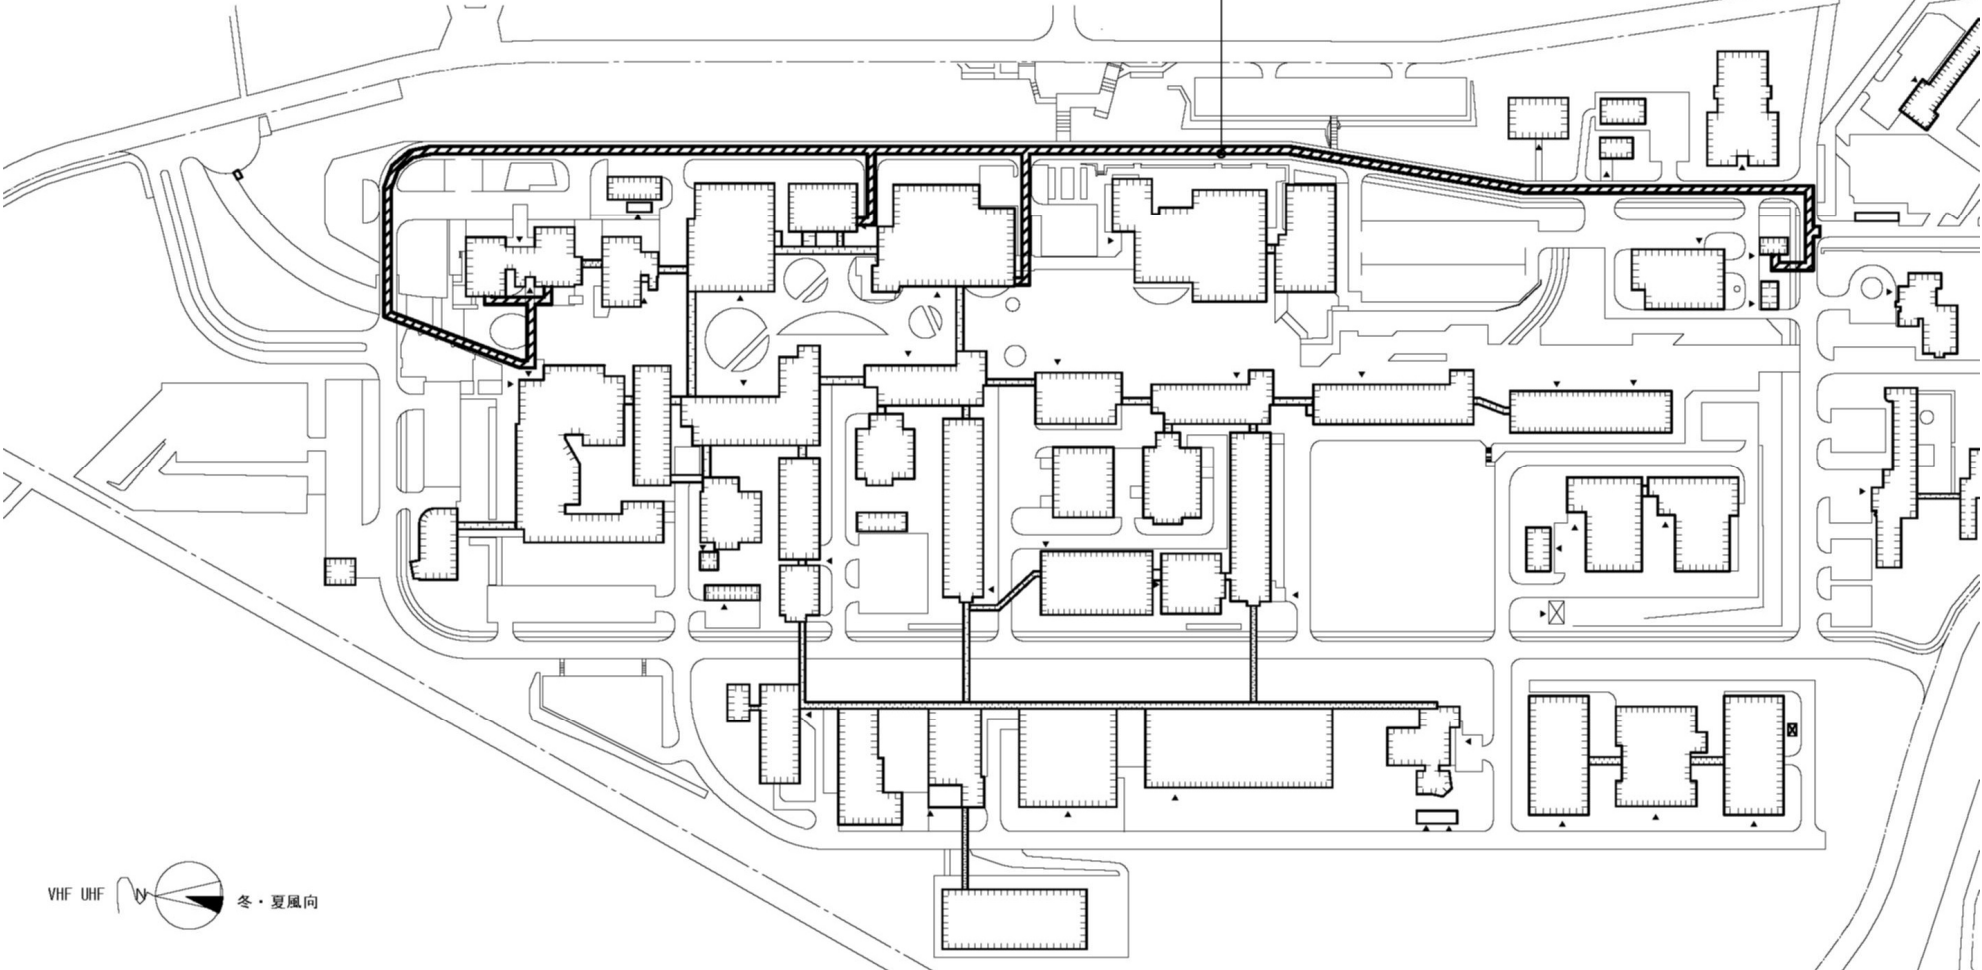

団地名	001 上富岡町	事業名	長岡技術科学大学(上富岡町) ライフライン再生(ガス整備)	配置図	1 / 3,000
-----	----------	-----	-------------------------------	-----	-----------

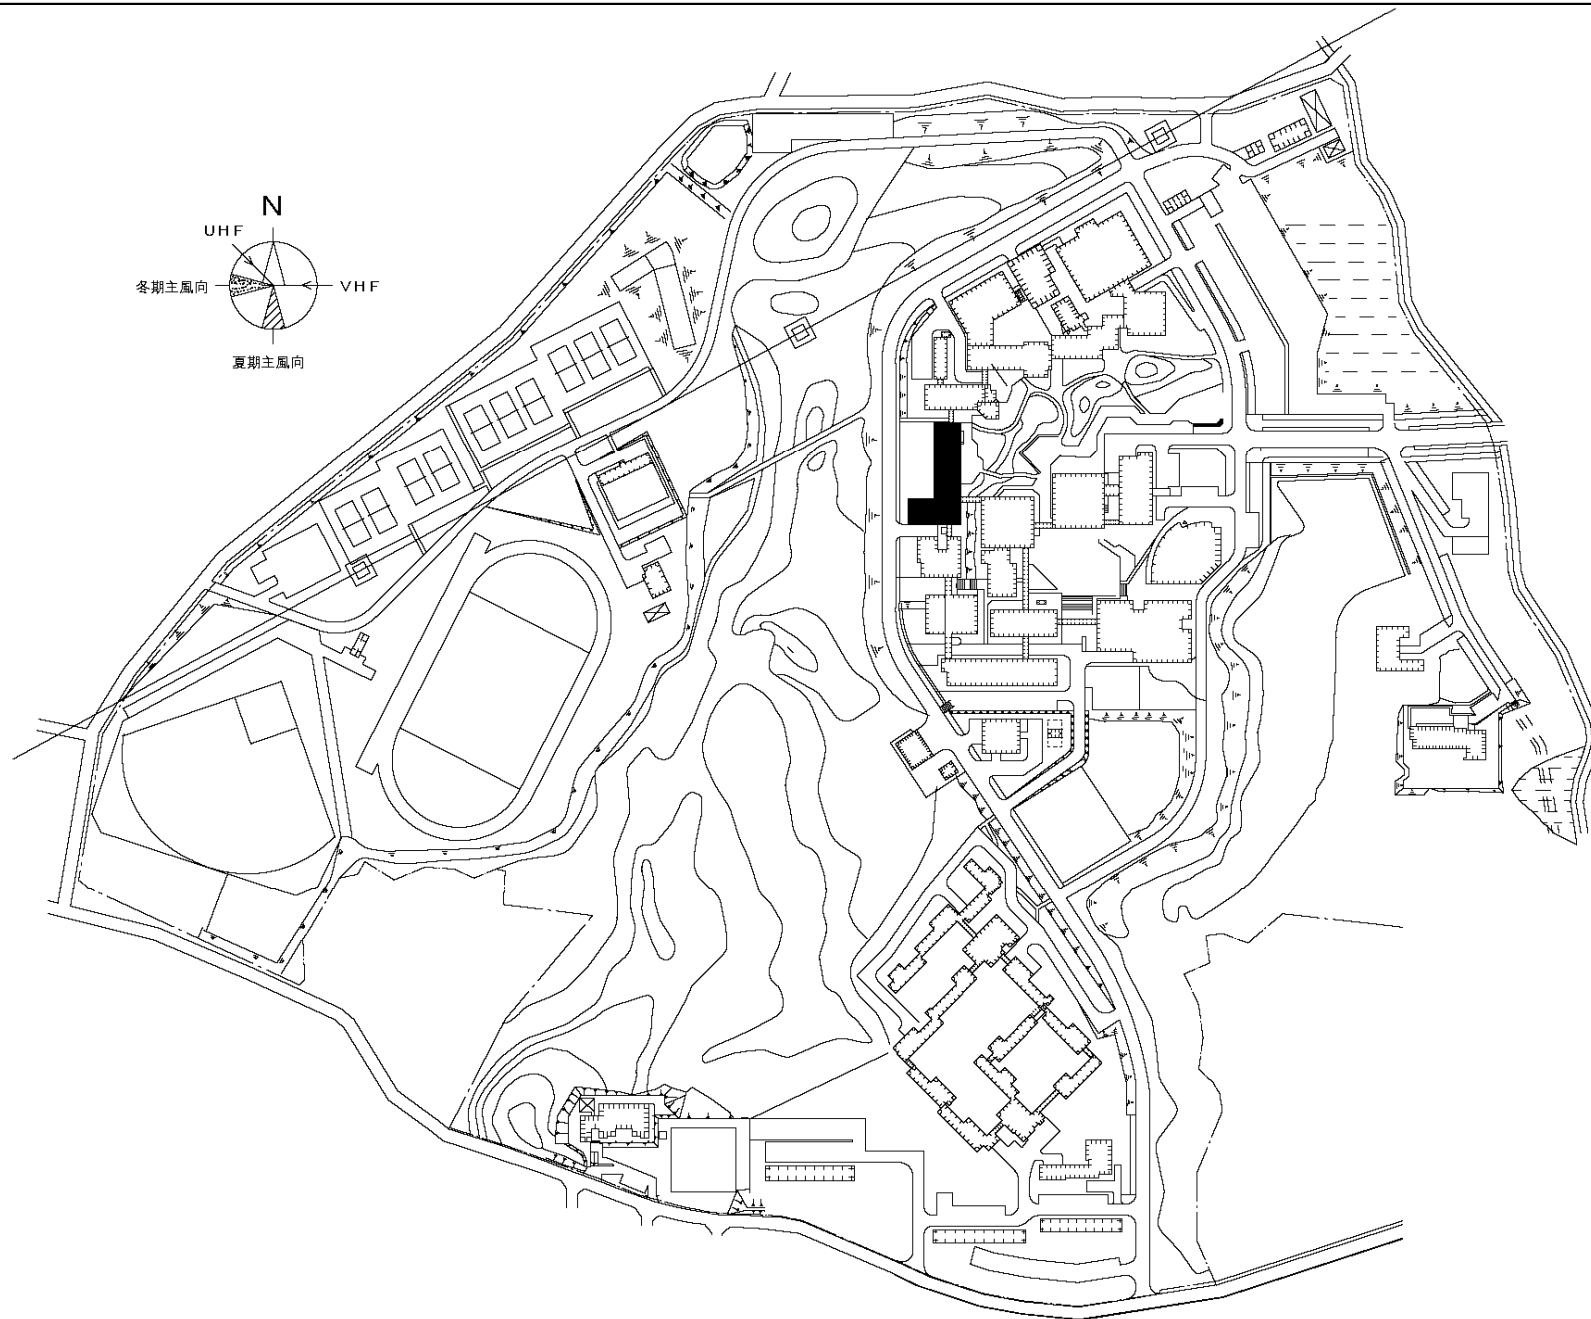


団地名	001山屋敷	事業名	上越教育大学(山屋敷)総合研究棟改修Ⅳ(人文系)	配置図	1/4, 000
-----	--------	-----	--------------------------	-----	----------

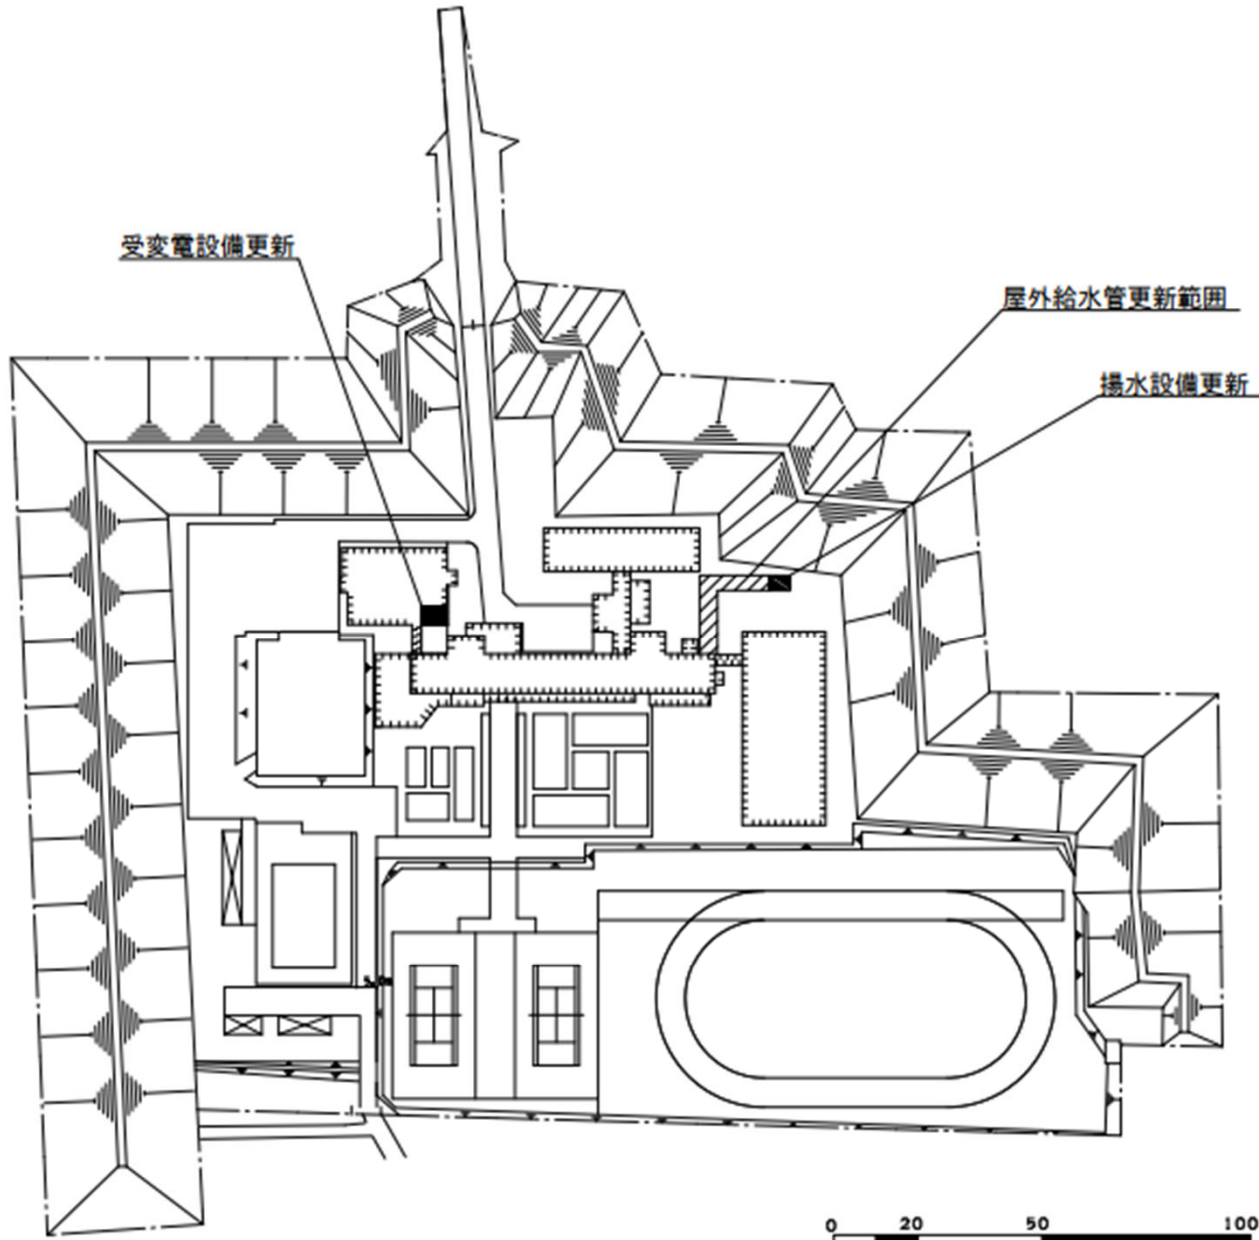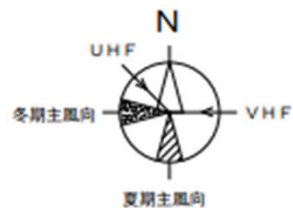


本城団地配置図





団地名	003本城	事業名	上越教育大学(本城(附中))ライフライン再生(給排水設備)	配置図	1/2,000
-----	-------	-----	-------------------------------	-----	---------

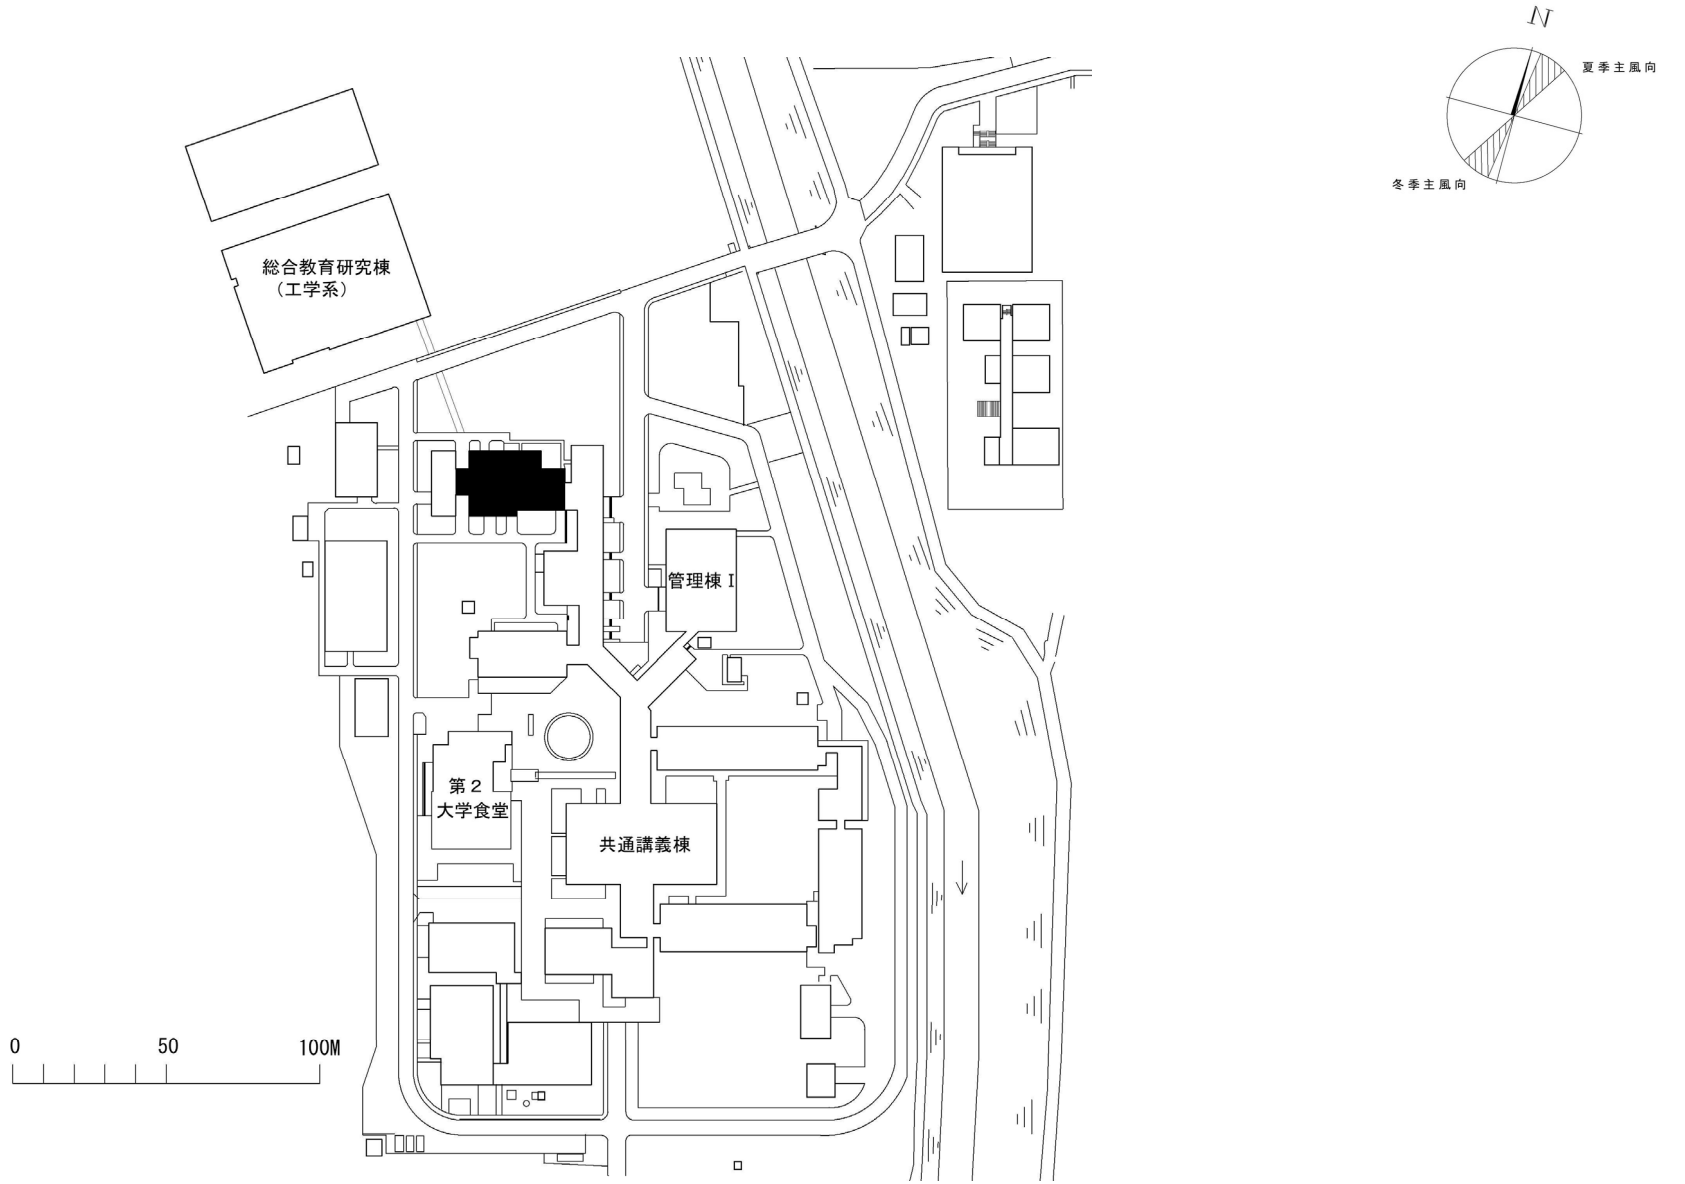

団地名	001 五福	事業名	富山大学(五福)総合研究棟改修(工学系)	配置図	1/2, 500
-----	--------	-----	----------------------	-----	----------

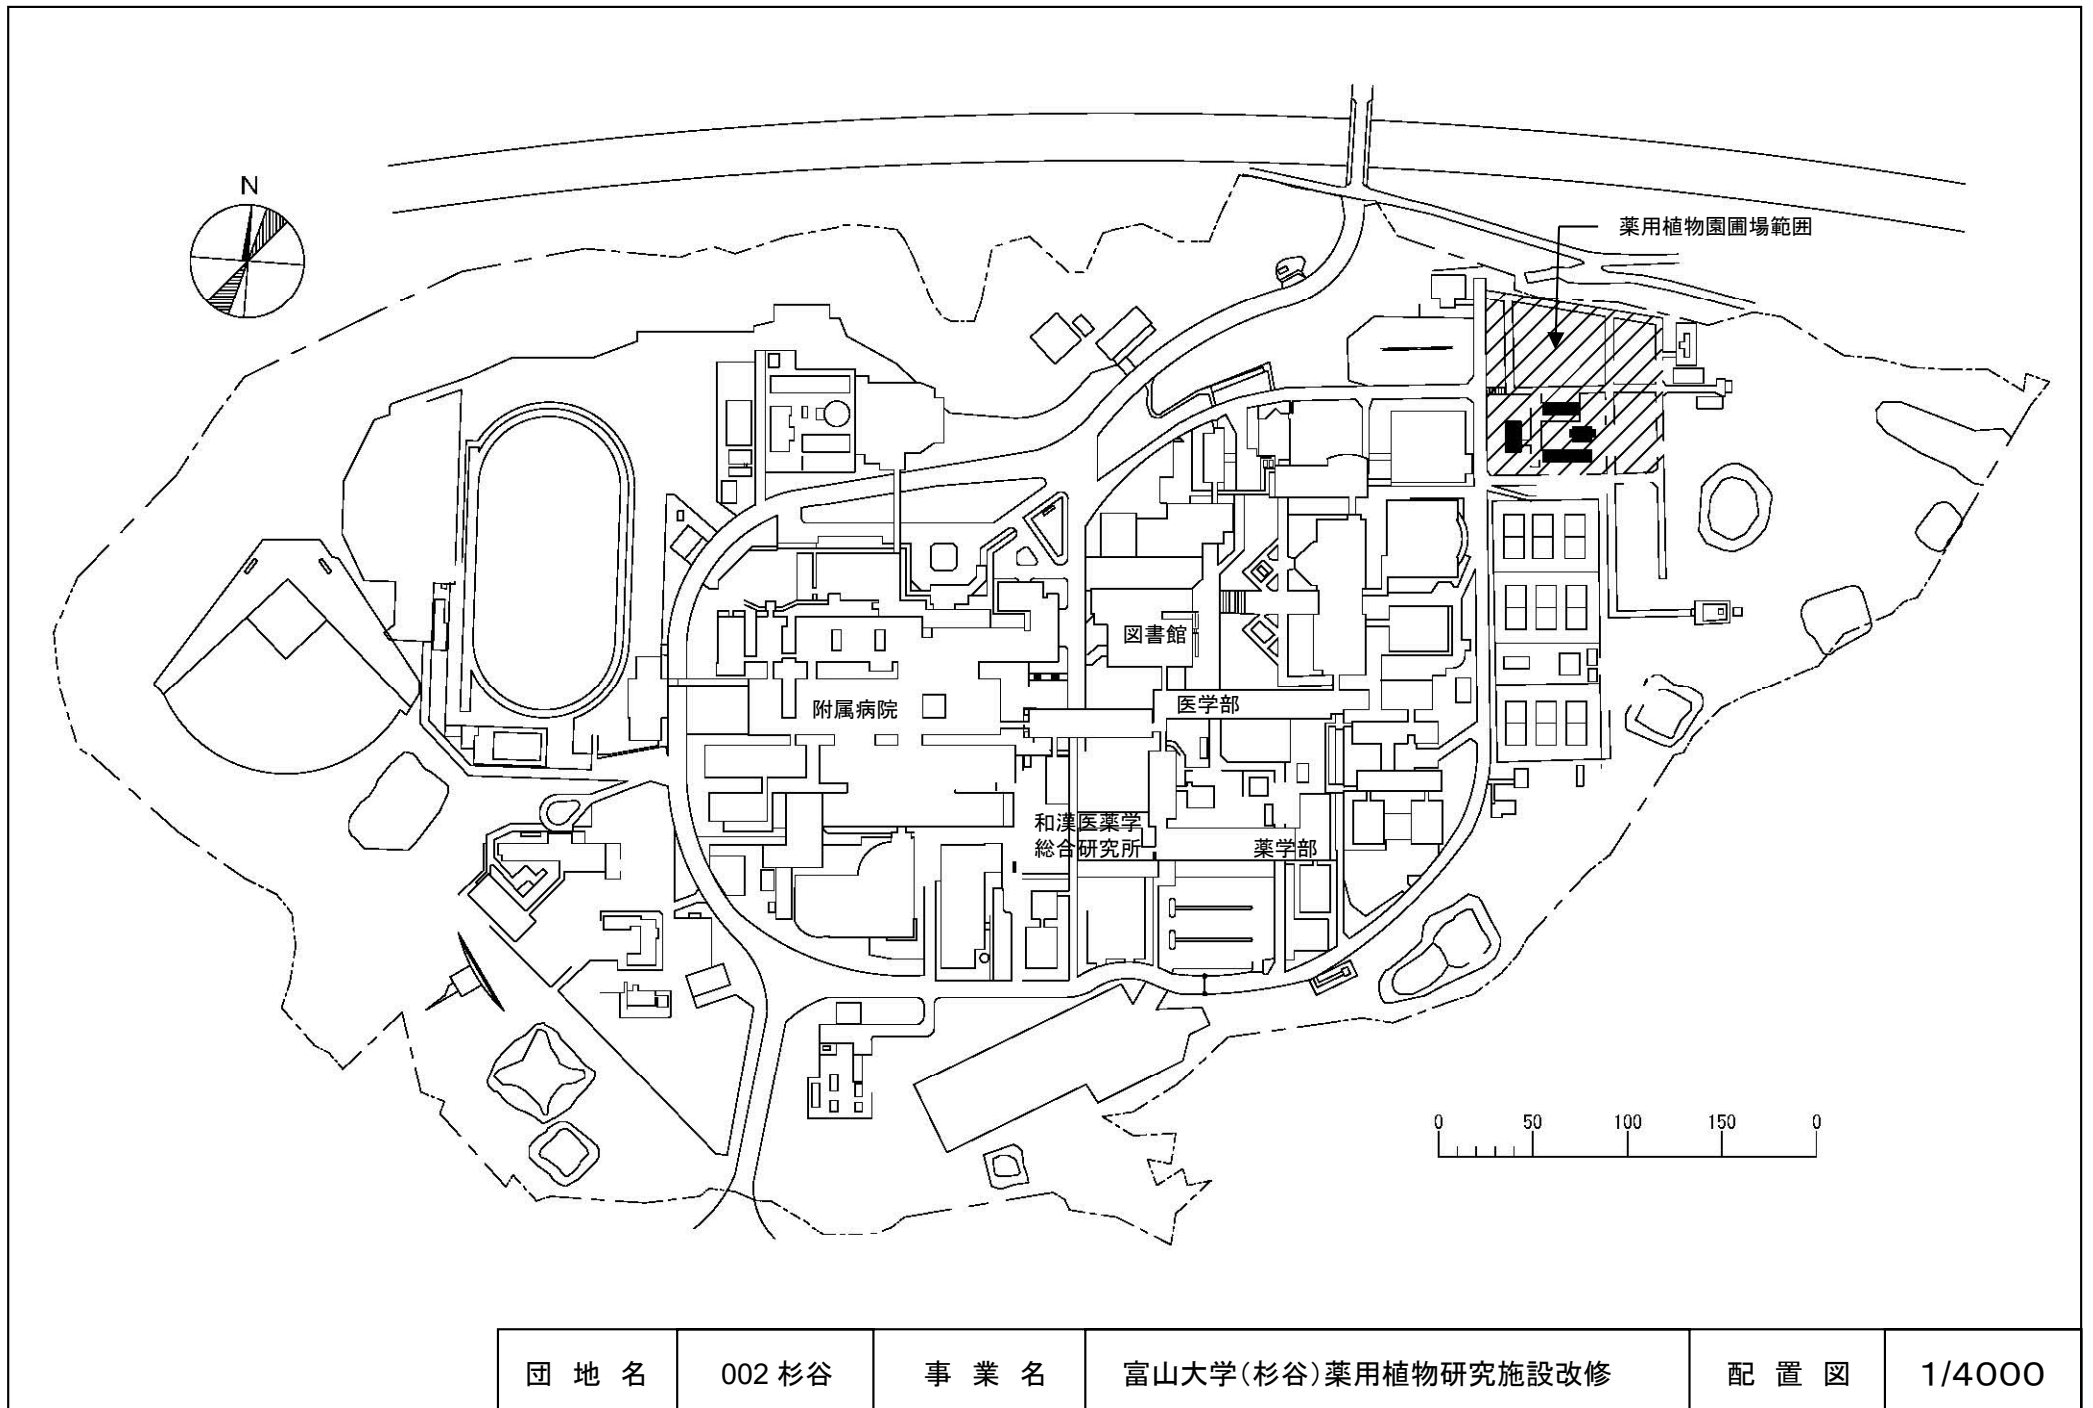

団地名	002 杉谷	事業名	富山大学(杉谷)薬用植物研究施設改修	配置図	1/4000
-----	--------	-----	--------------------	-----	--------

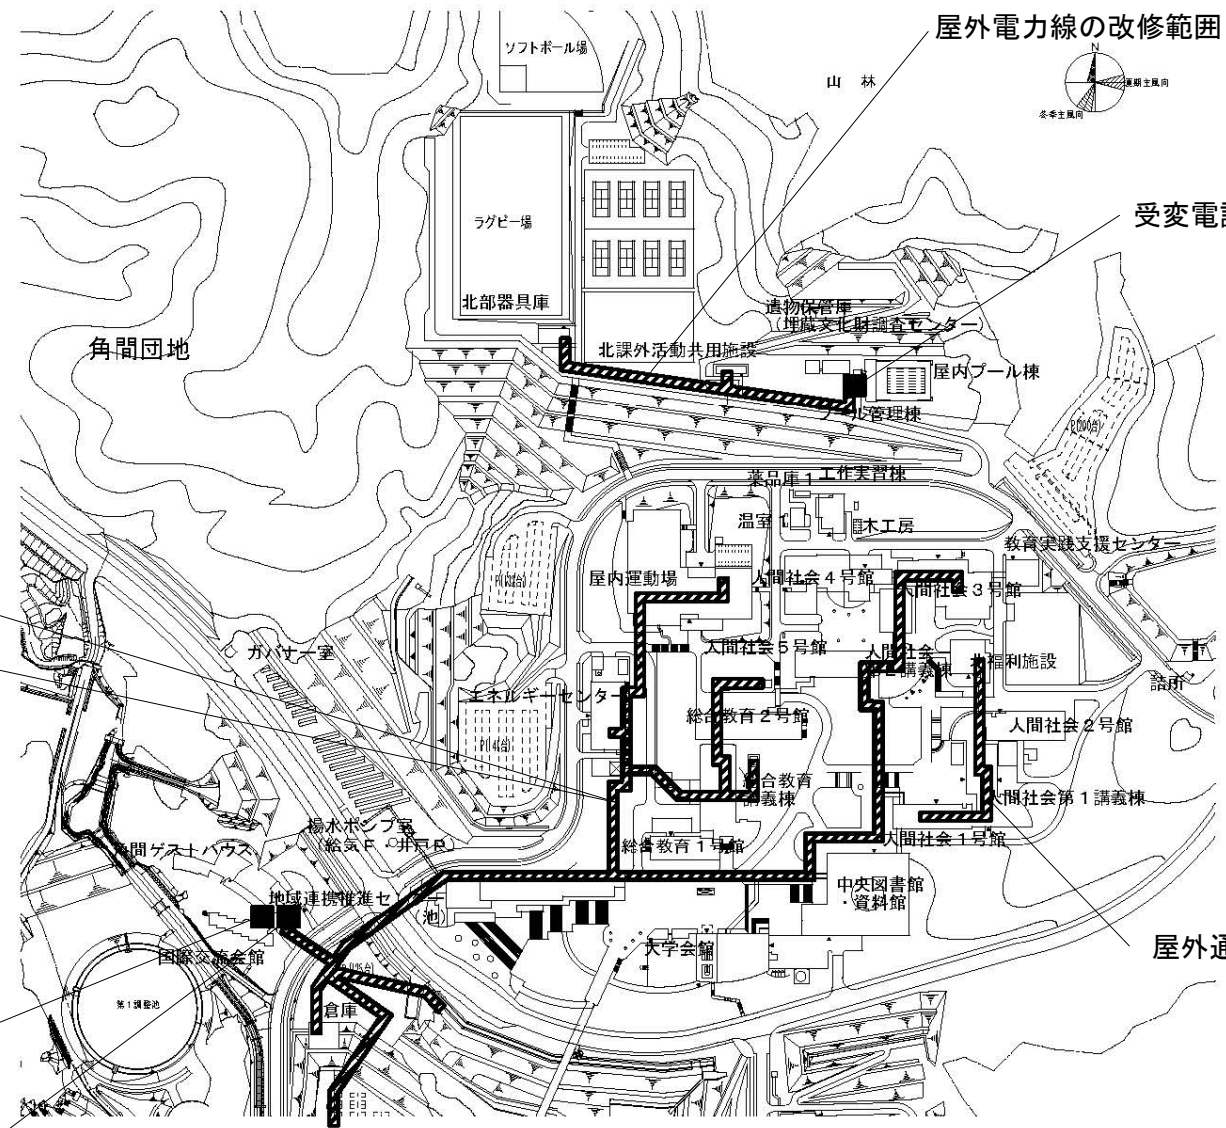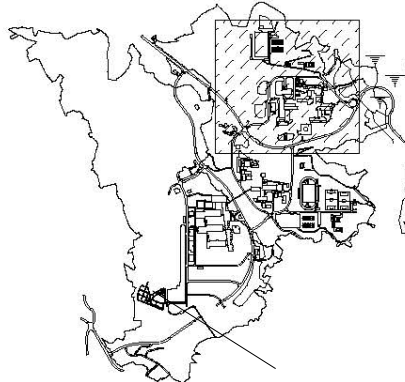

屋外電力線の改修範囲

受変電設備の改修



屋外電力線の改修範囲
屋外通信線の改修範囲

屋外通信線の改修範囲

中央監視設備の改修

受変電設備の改修

団地名	036 角間	事業名	金沢大学(角間)ライフライン再生Ⅲ(電気設備等) 1/4	配置図	1/4000
-----	--------	-----	------------------------------	-----	--------

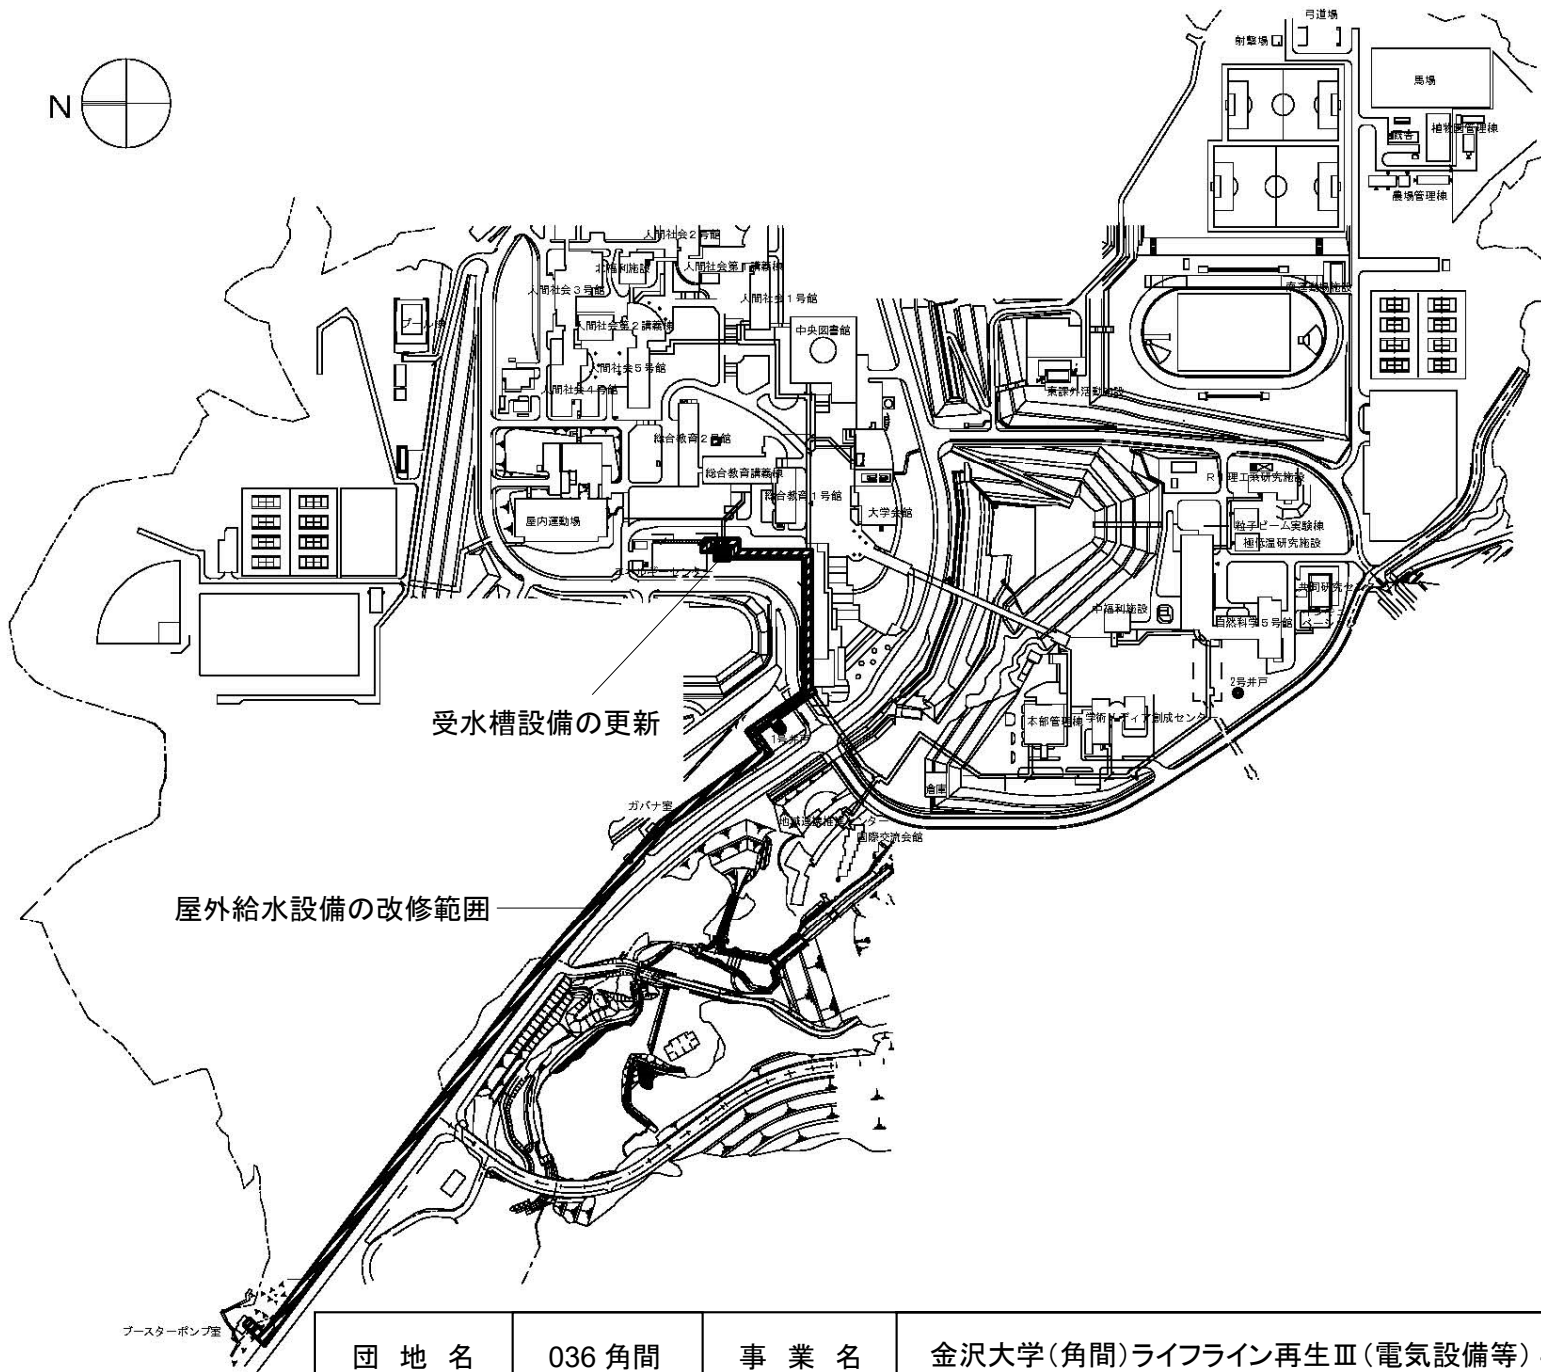 


受水槽設備の更新



屋外給水設備の改修範囲

ブラスターポンプ室



団地名	036 角間	事業名	金沢大学(角間)ライフライン再生Ⅲ(電気設備等) 4/4	配置図	1/5000
-----	--------	-----	------------------------------	-----	--------

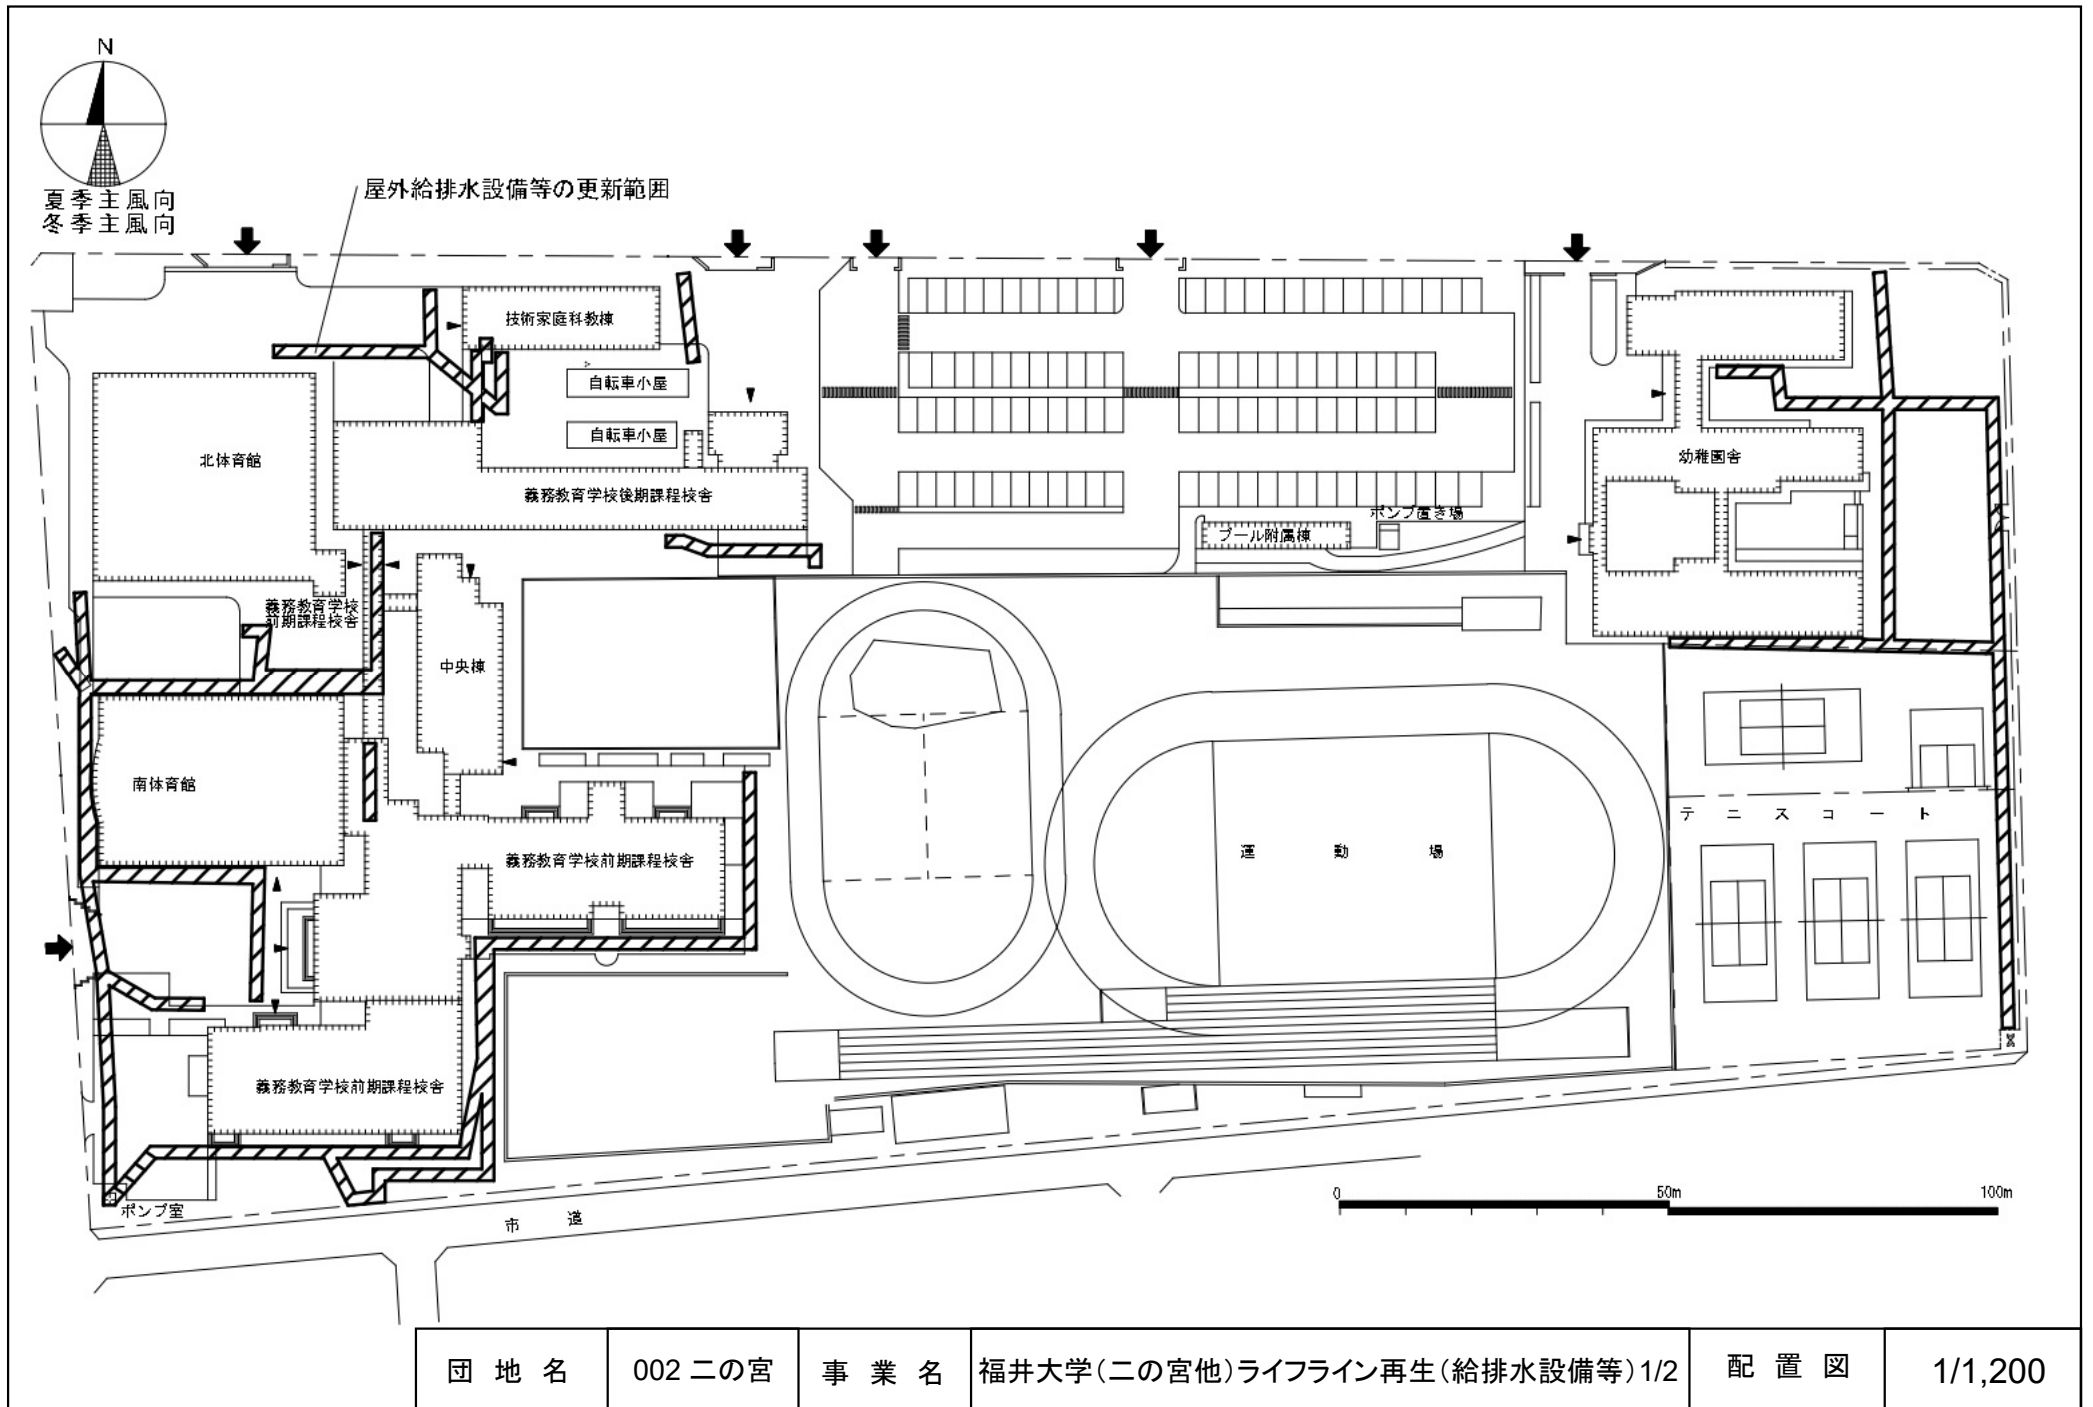

団地名	002 二の宮	事業名	福井大学(二の宮他)ライフライン再生(給排水設備等)1/2	配置図	1/1,200
-----	---------	-----	-------------------------------	-----	---------

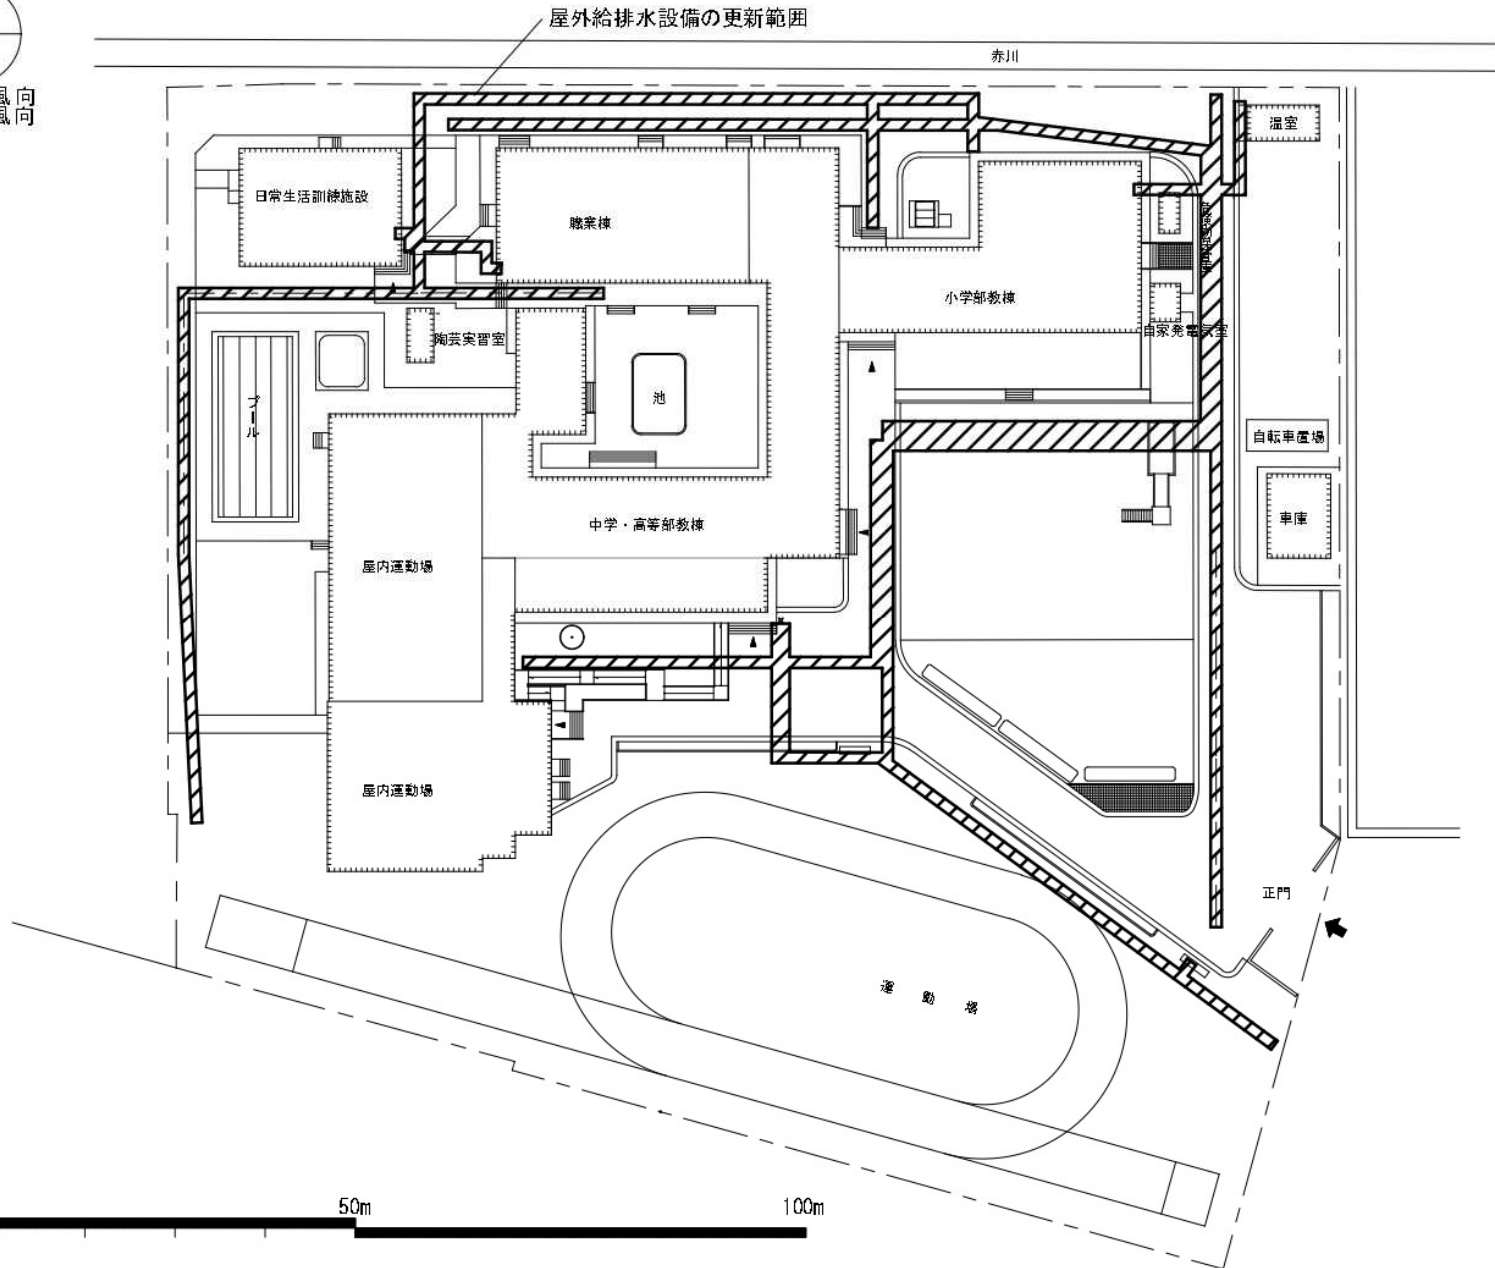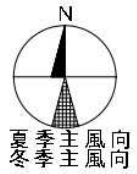

団地名	007 ハツ島	事業名	福井大学(二の宮他)ライフライン再生(給排水設備等)2/2	配置図	1/800
-----	---------	-----	-------------------------------	-----	-------

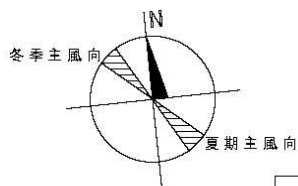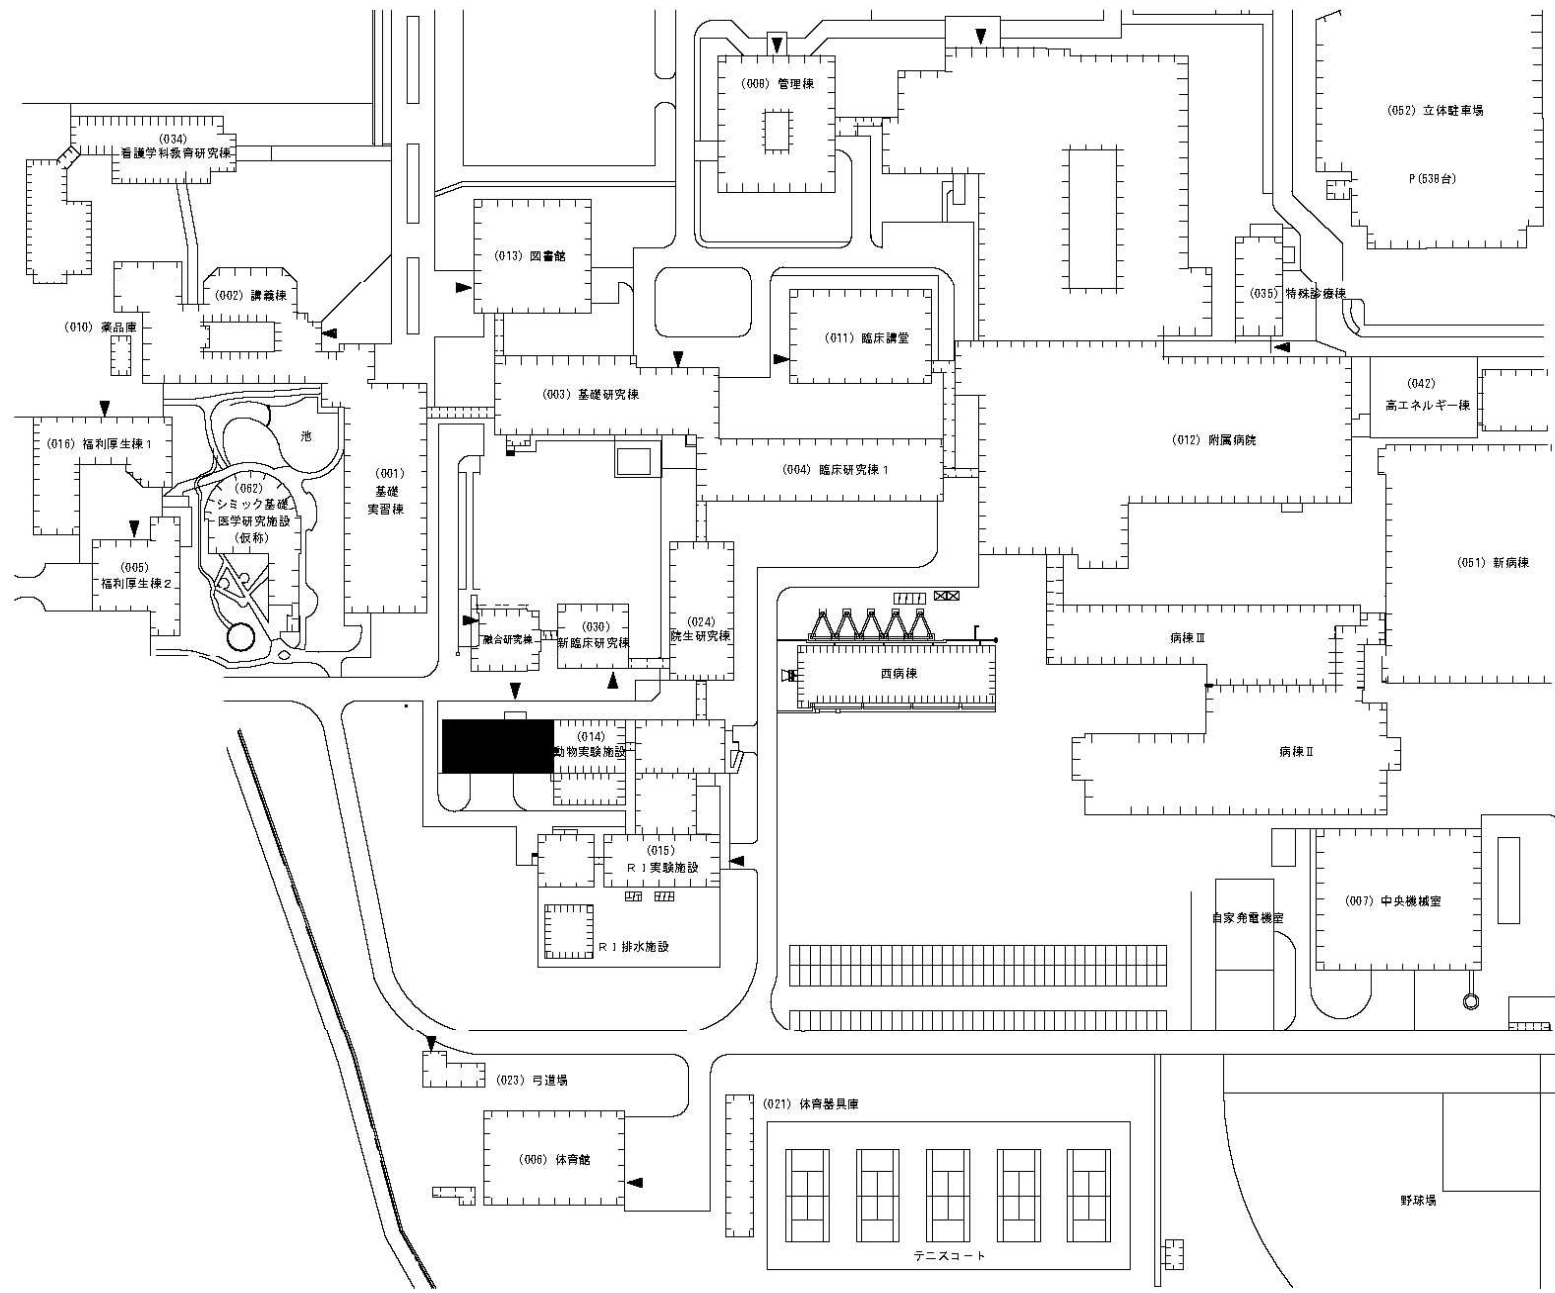


団地名	017 下河東	事業名	山梨大学(下河東)動物実験施設改修Ⅲ	配置図	1/2000
-----	---------	-----	--------------------	-----	--------




至武田神社

武田1団地


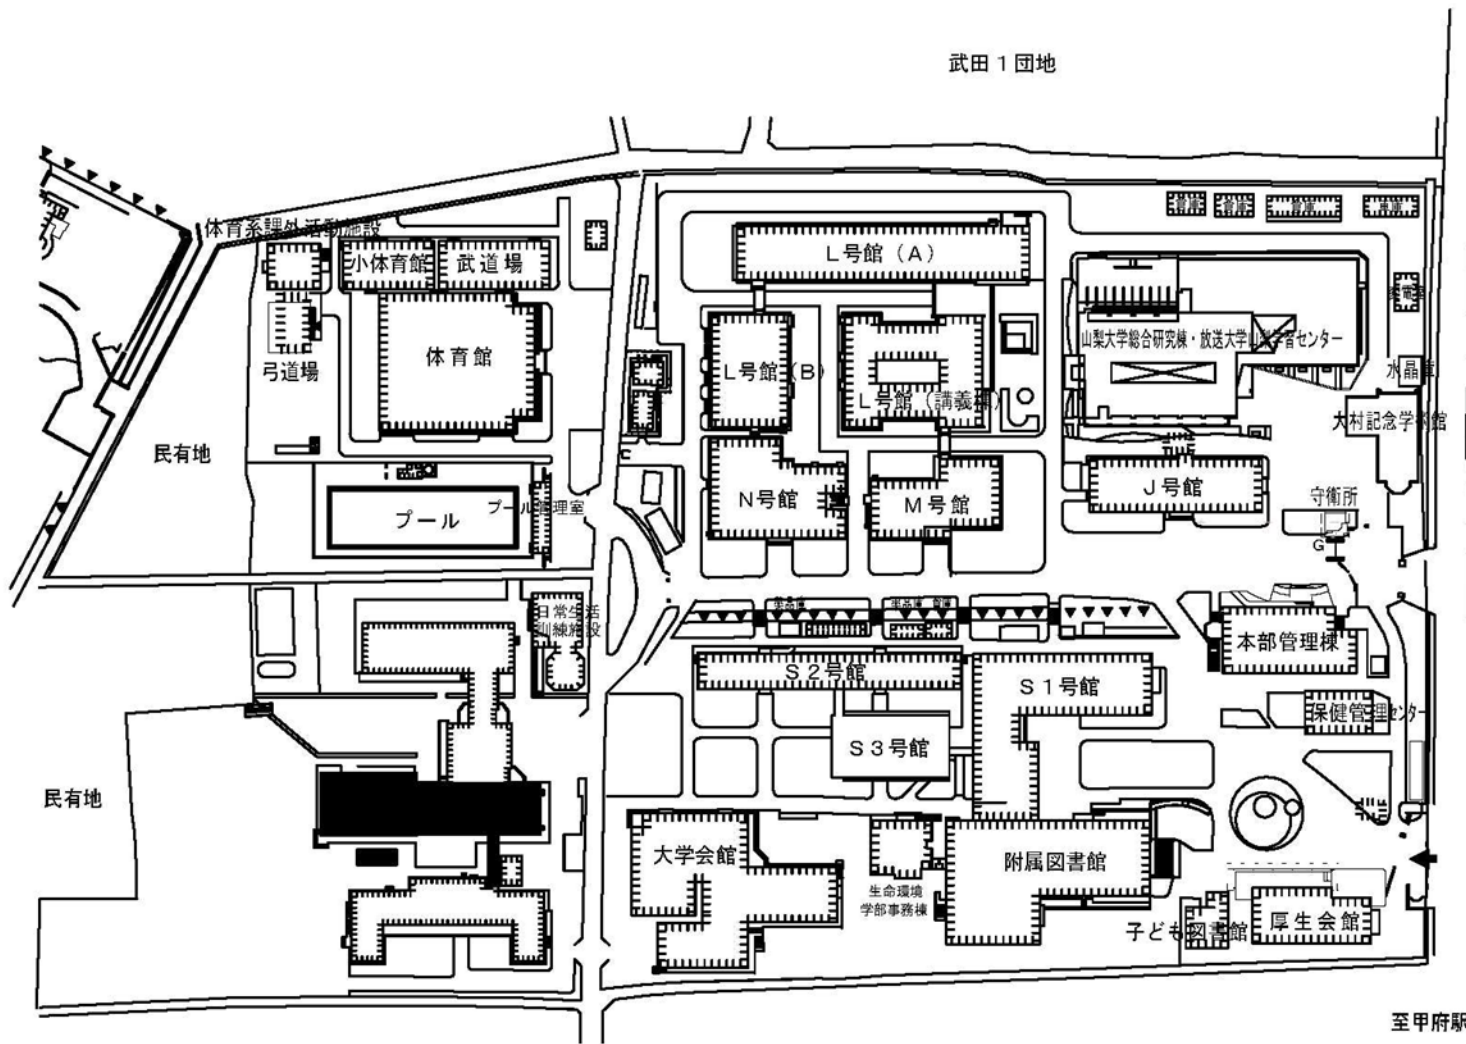


甲府西キャンパス



事業名	山梨大学（武田（附特））校舎改修Ⅱ	配置図	1/600
-----	-------------------	-----	-------

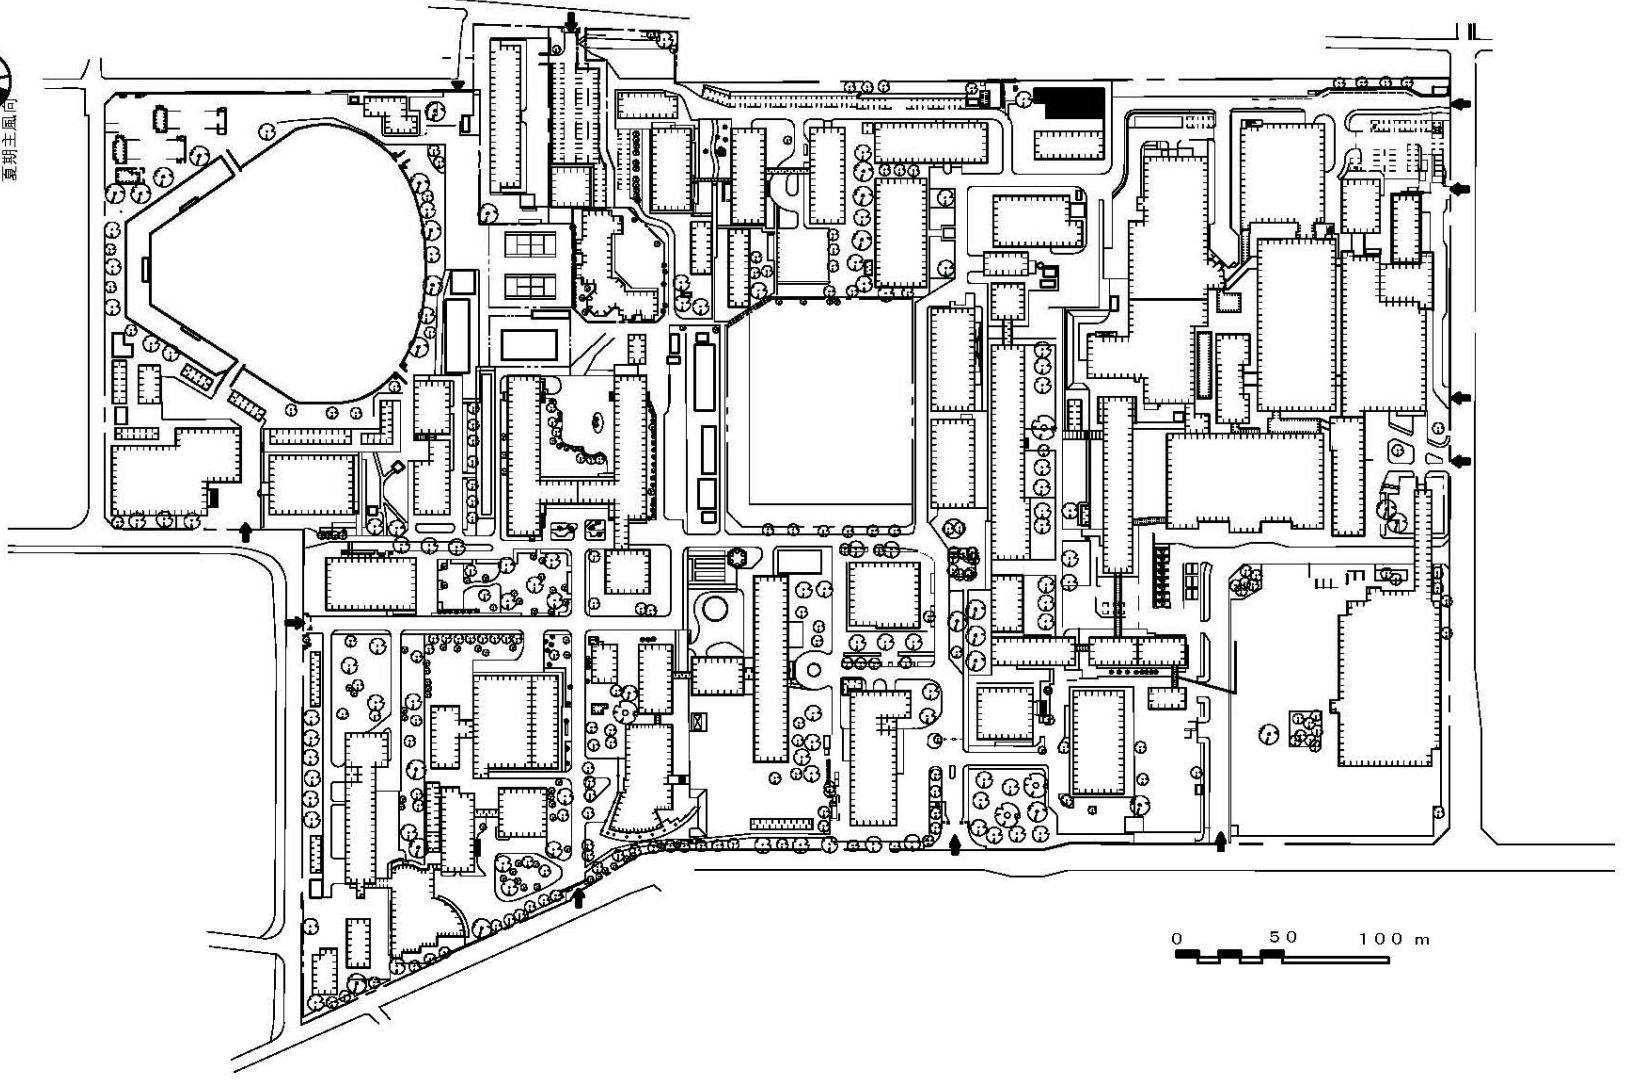


団地名	001 松本	事業名	信州大学(松本)実習棟改築(医学系)	配置図	1/3500
-----	--------	-----	--------------------	-----	--------

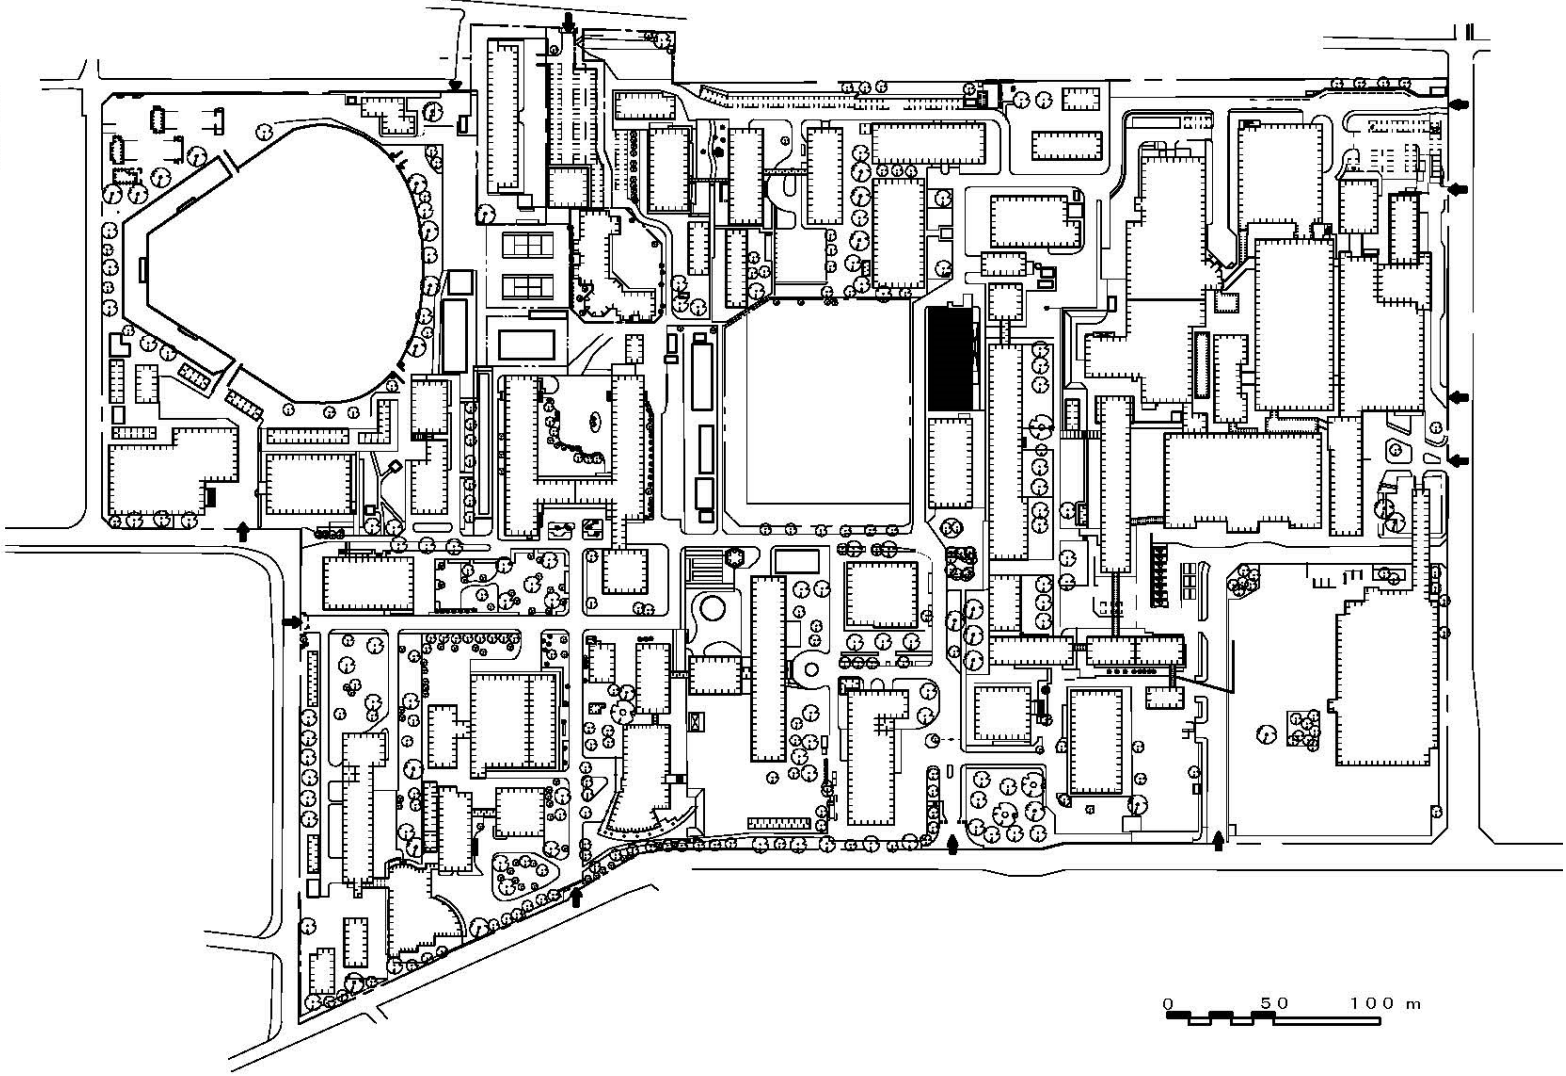 


団地名	001 松本	事業名	信州大学(松本)ライフライン再生Ⅱ(空調設備)	配置図	1/3500
-----	--------	-----	-------------------------	-----	--------

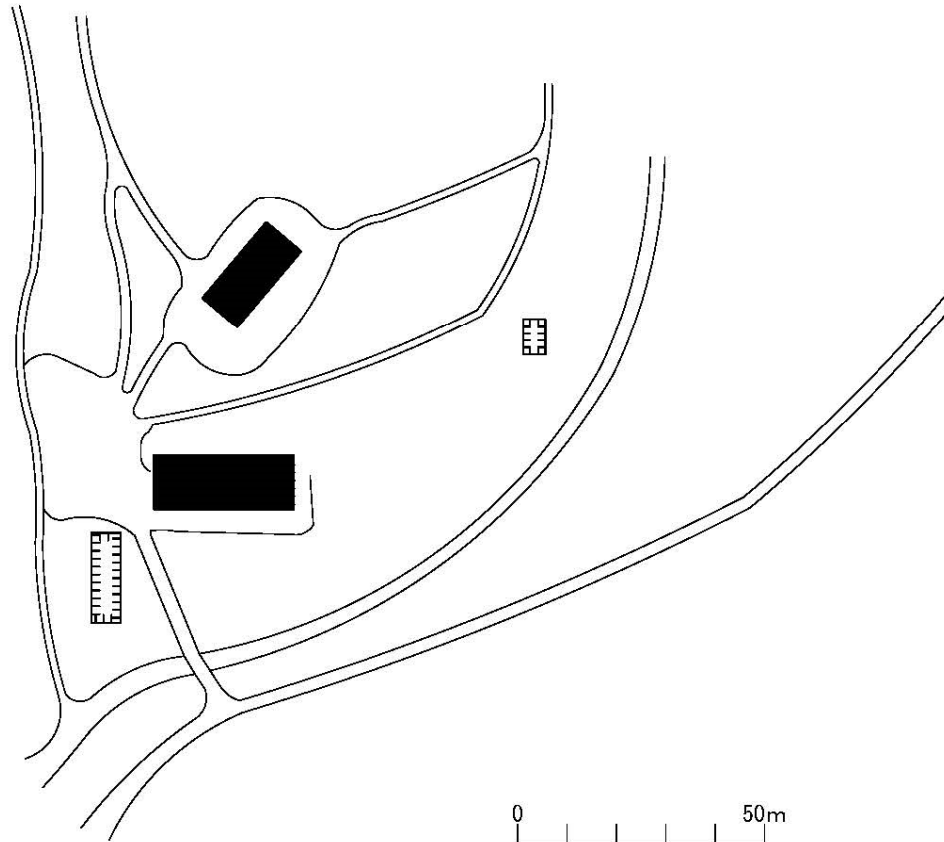 



団地名	030手良沢山	事業名	信州大学(手良沢山)実習施設改修(農学系)	配置図	1/1500
-----	---------	-----	-----------------------	-----	--------

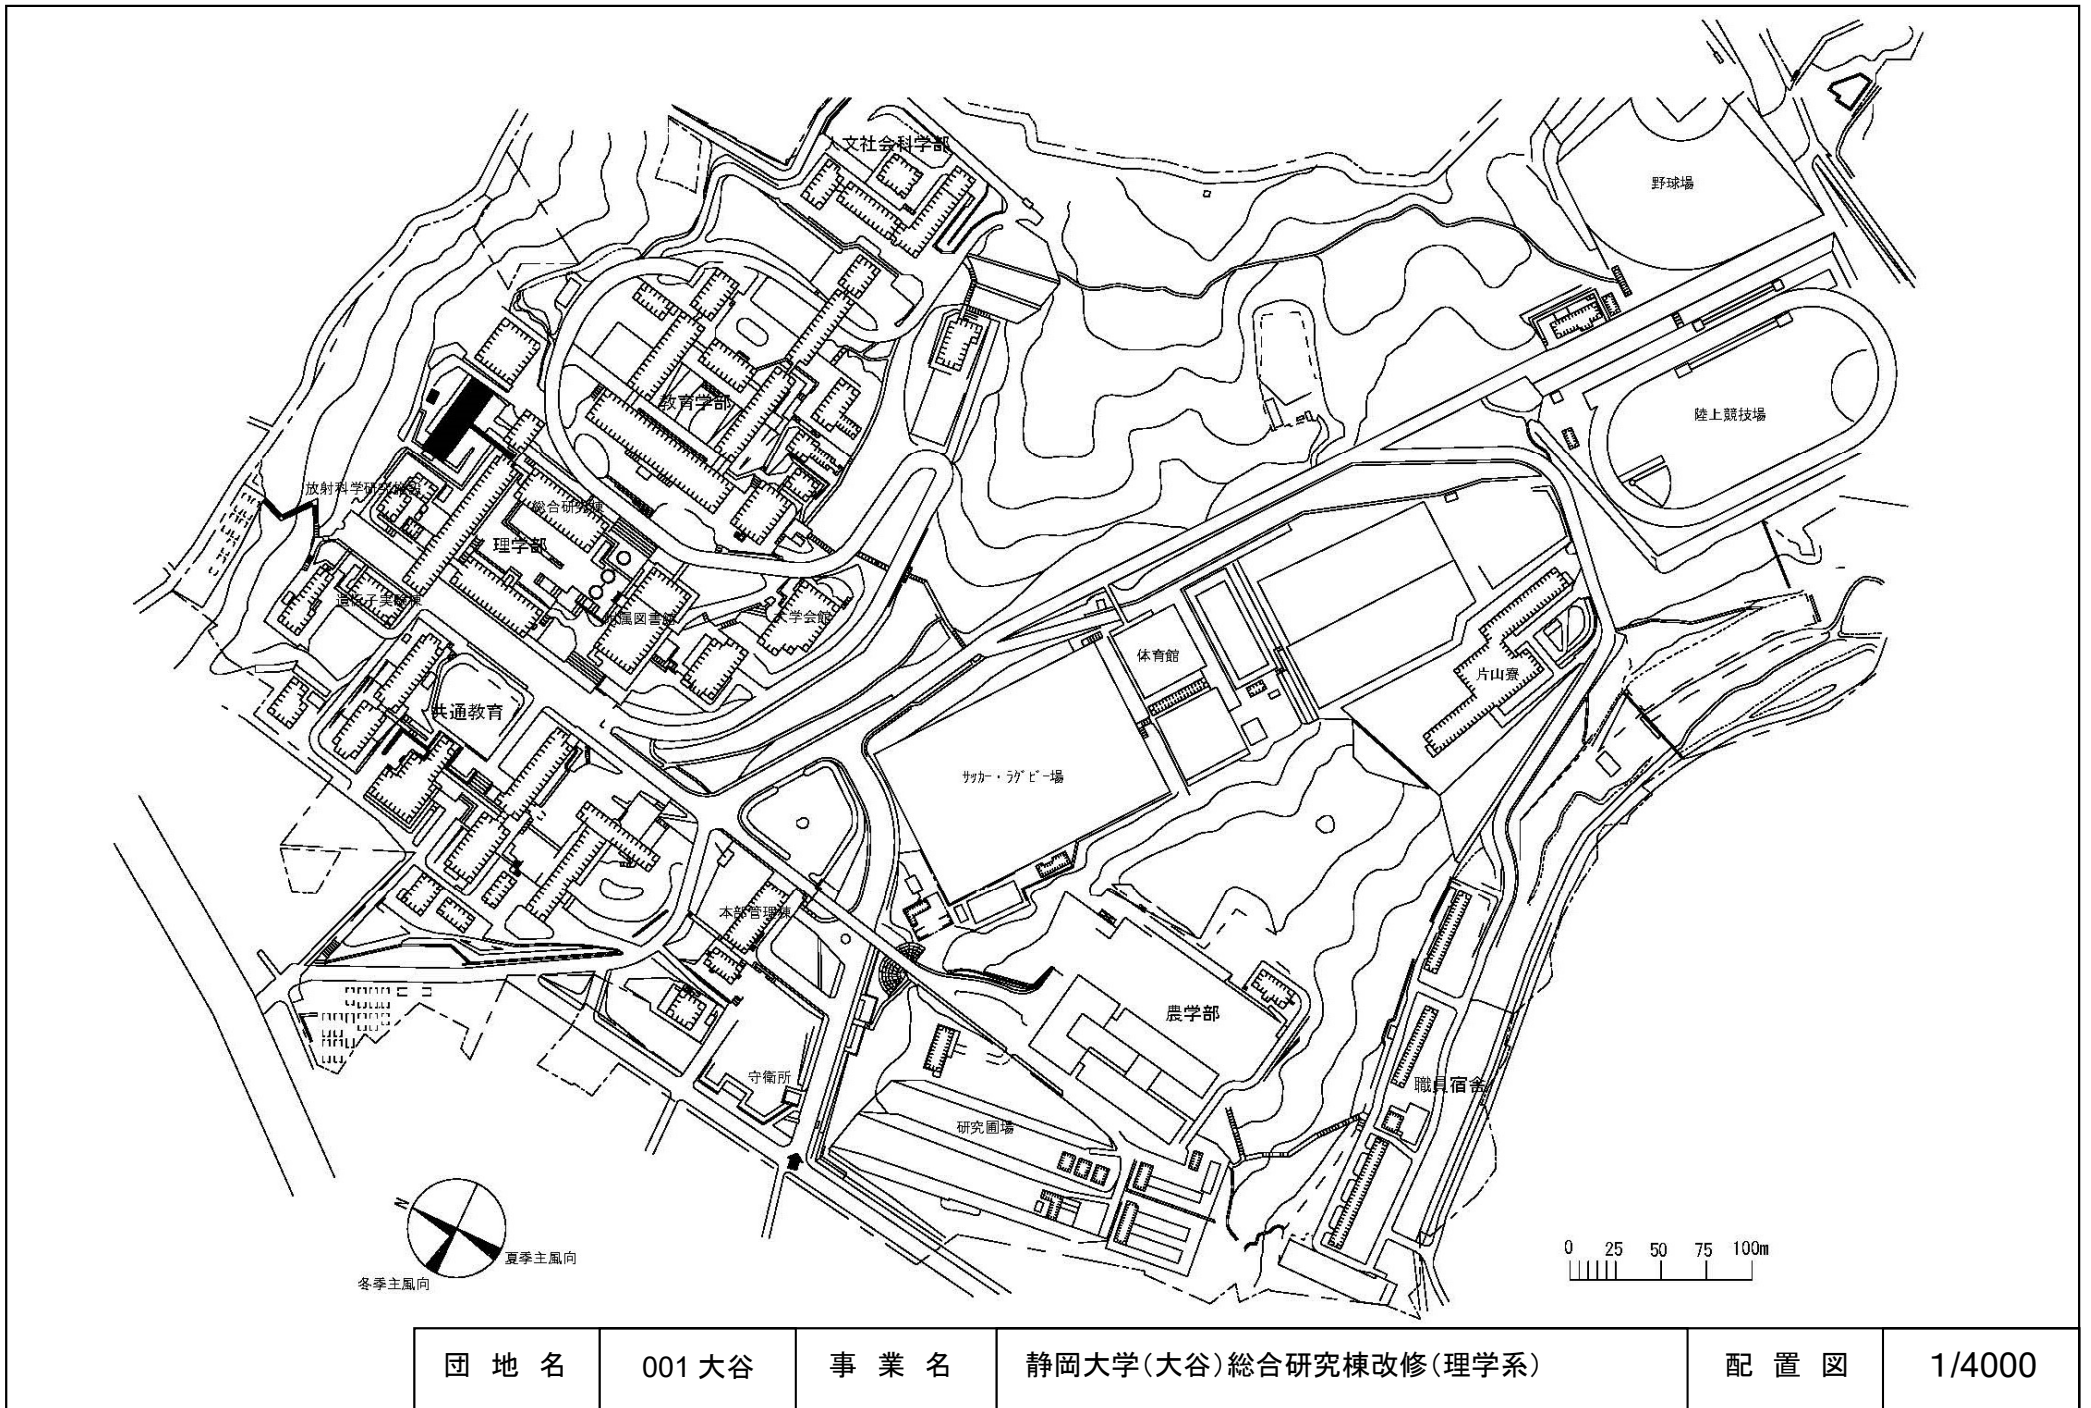


団地名	001 大谷	事業名	静岡大学(大谷)総合研究棟改修(理学系)	配置図	1/4000
-----	--------	-----	----------------------	-----	--------

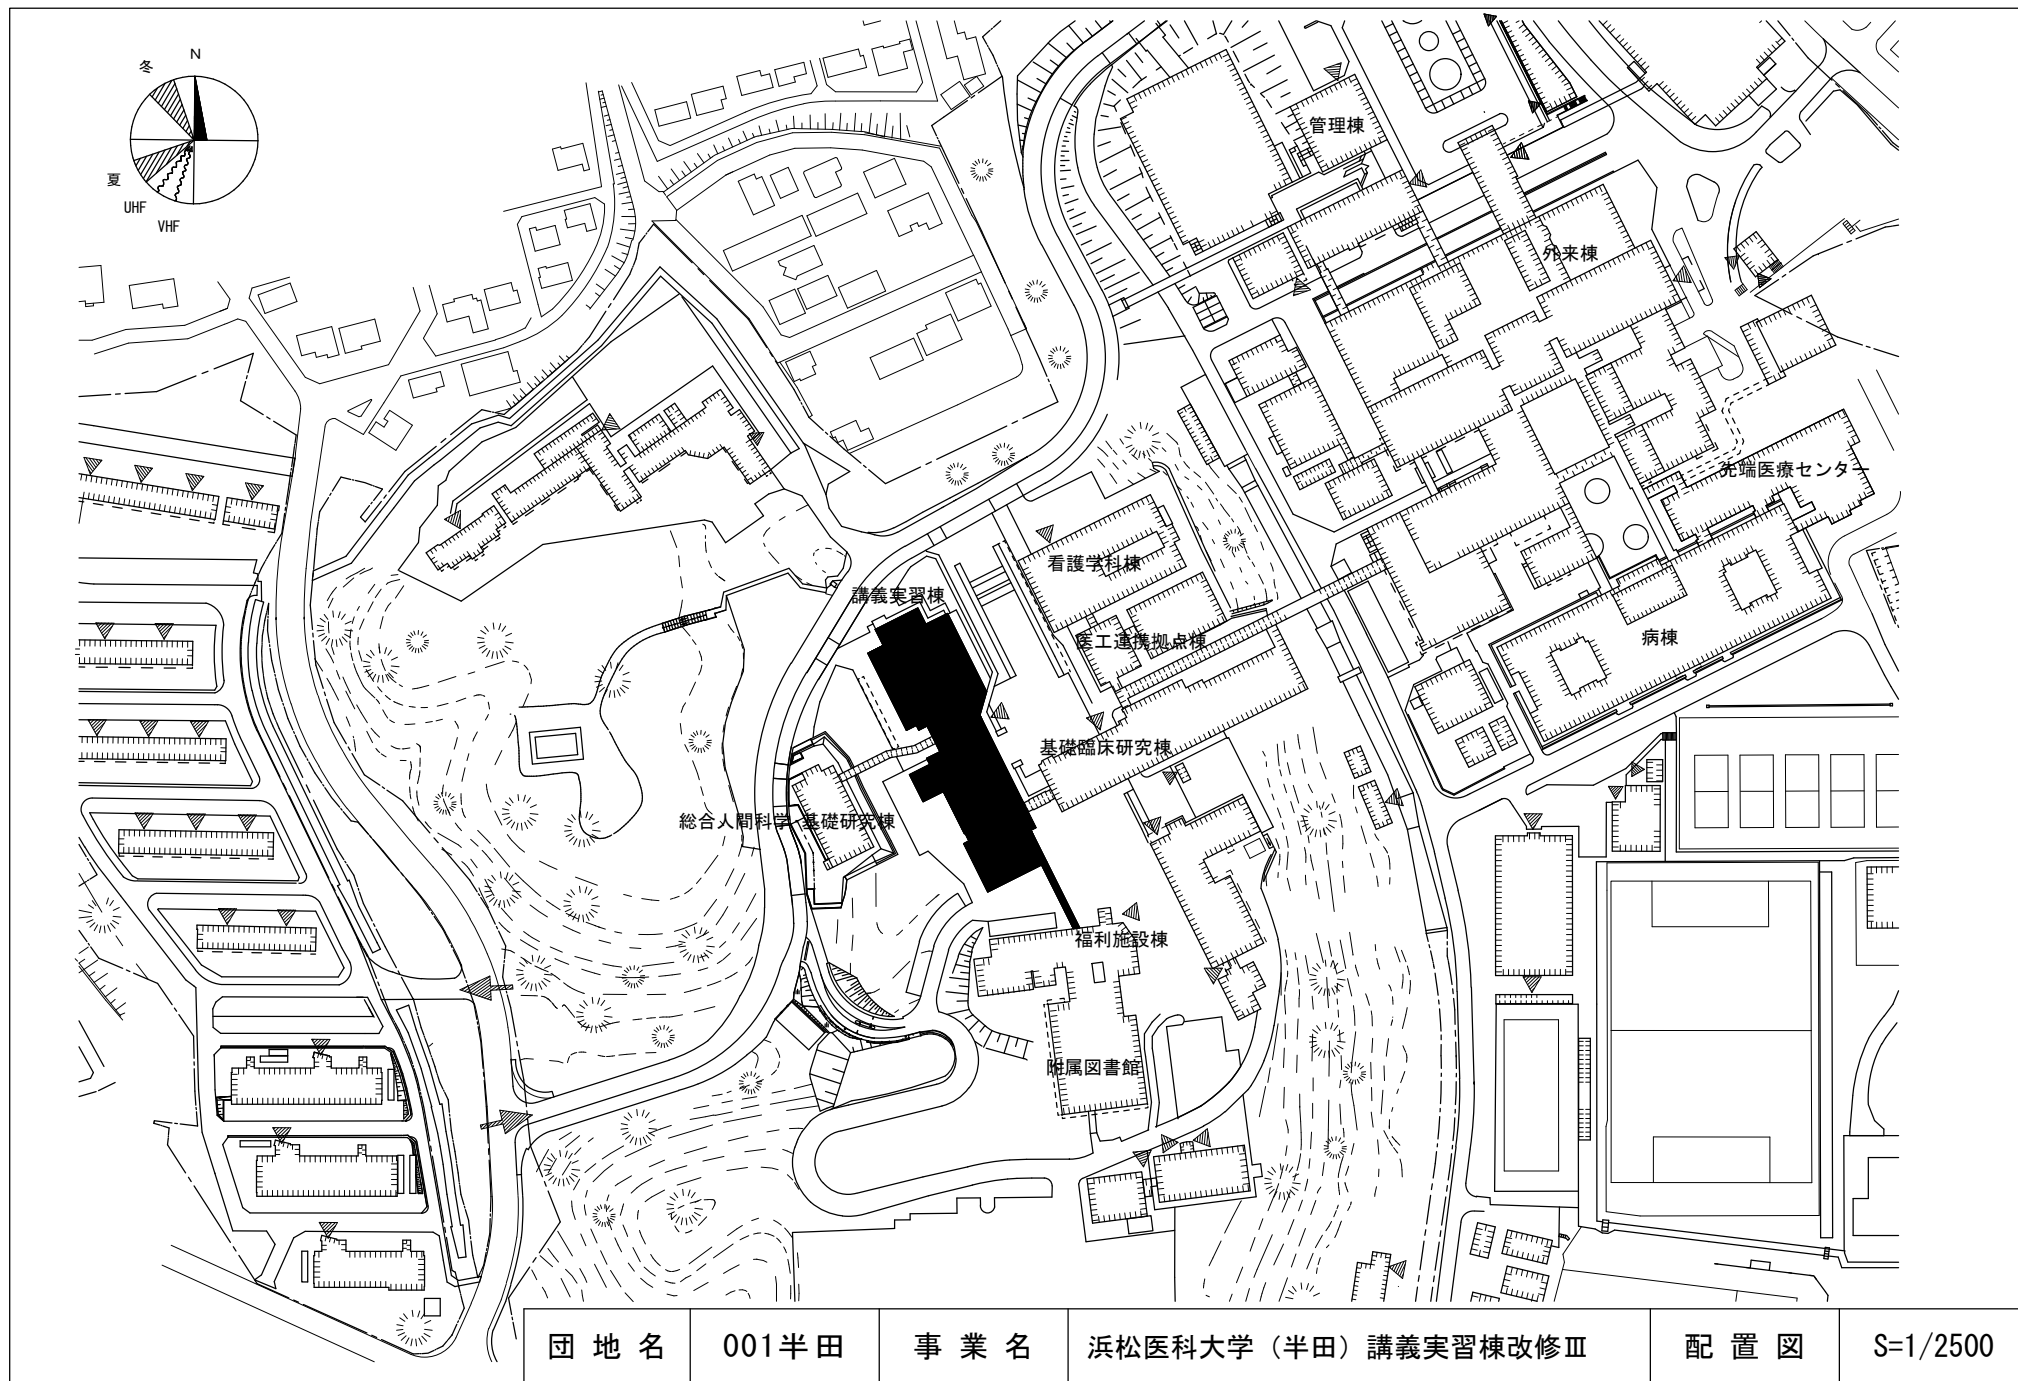


団地名	001半田	事業名	浜松医科大学（半田）講義実習棟改修Ⅲ	配置図	S=1/2500
-----	-------	-----	--------------------	-----	----------

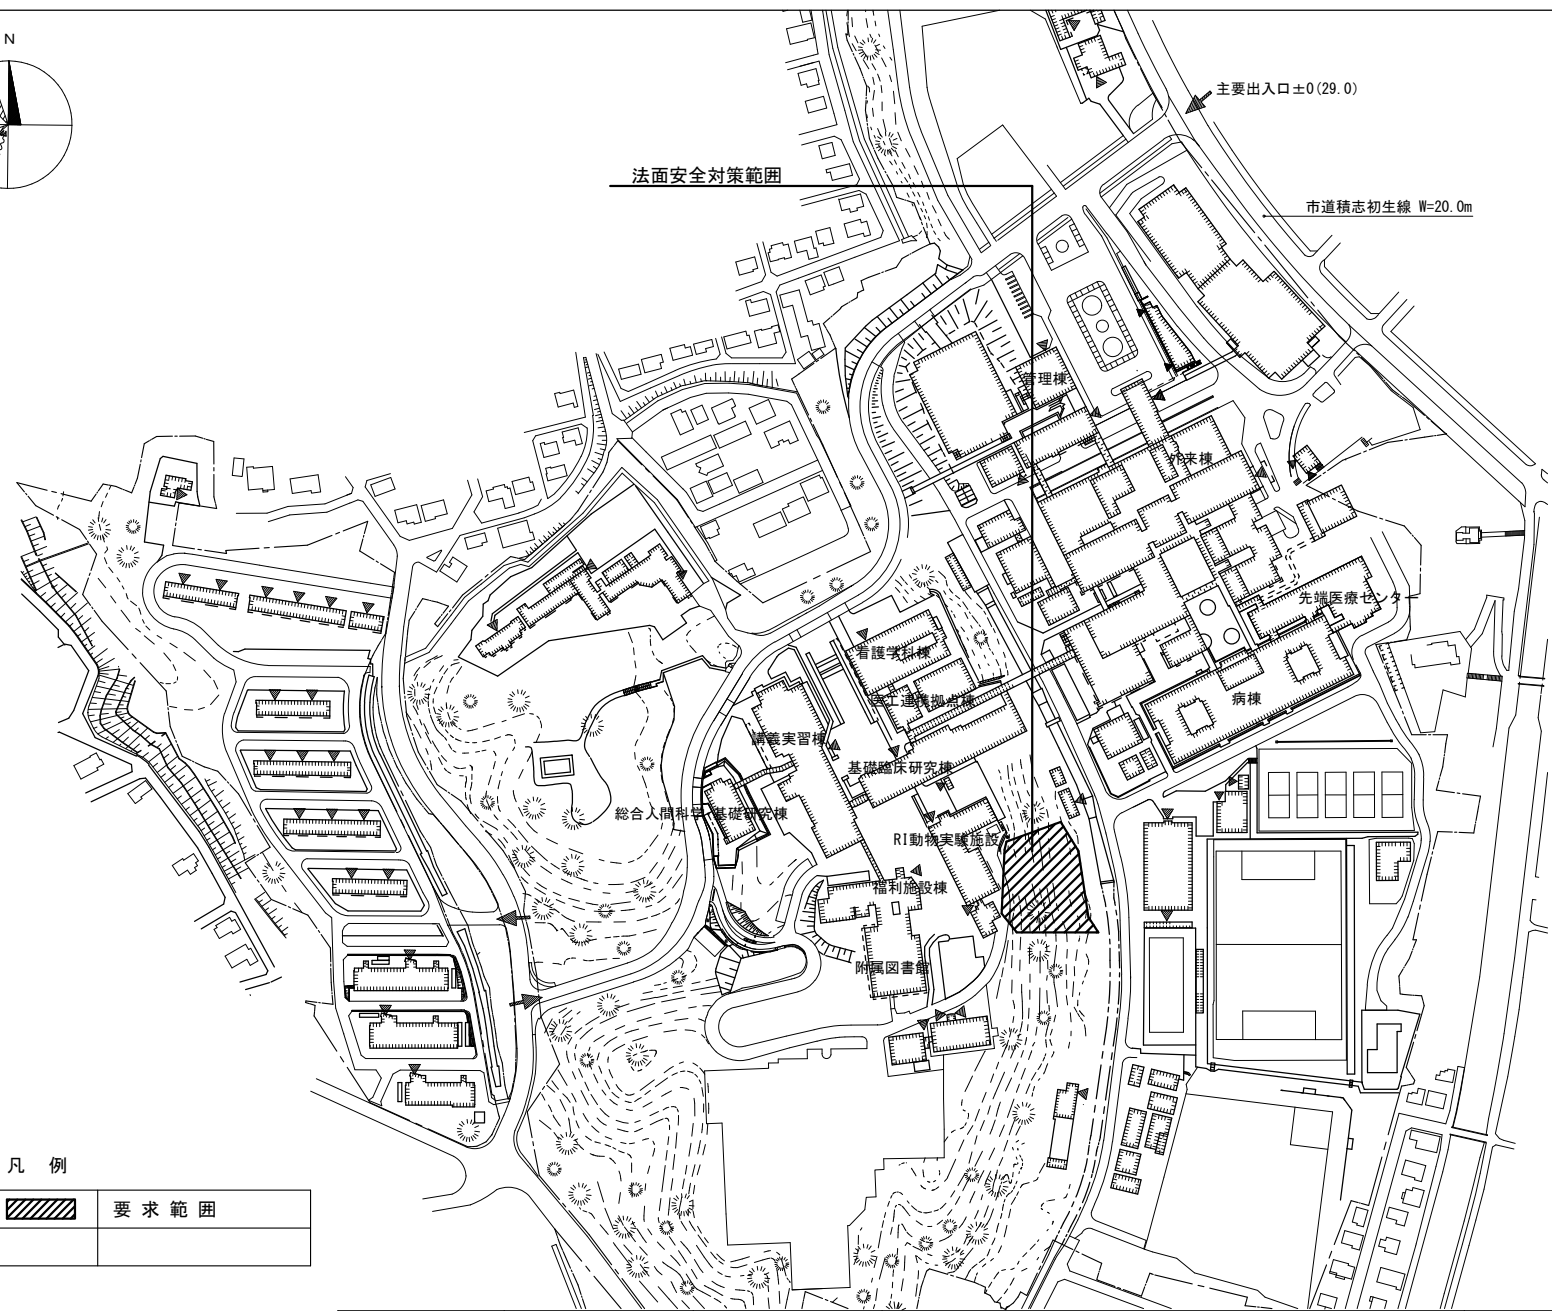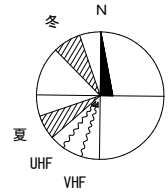


凡例

	要求範囲


団地名	001半田	事業名	浜松医科大学（半田）基幹・環境整備（法面安全対策等）	配置図	1/4000
-----	-------	-----	----------------------------	-----	--------

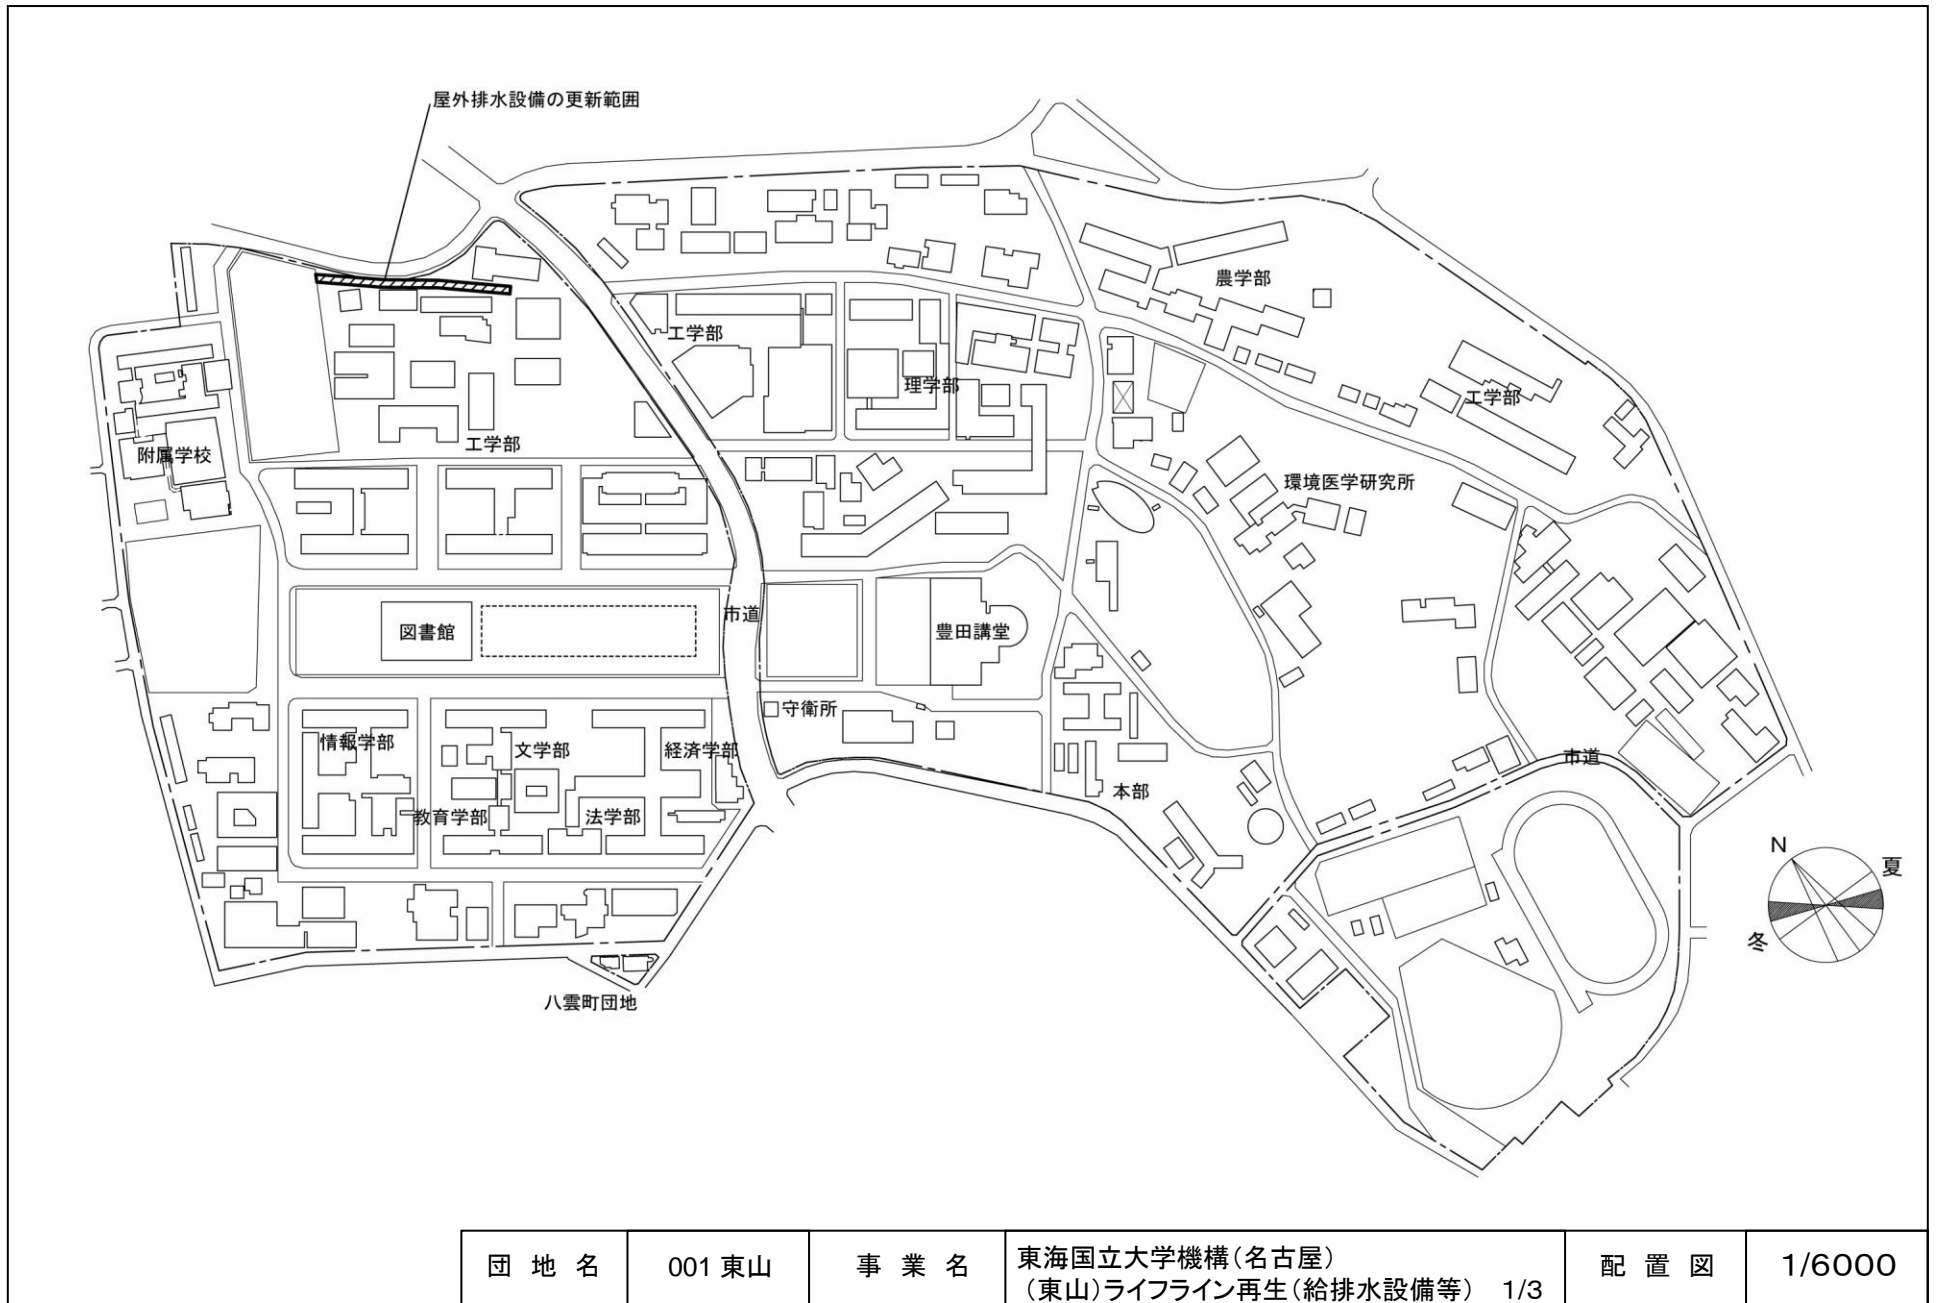

団地名	001 東山	事業名	東海国立大学機構(名古屋) (東山)ライフライン再生(給排水設備等) 1/3	配置図	1/6000
-----	--------	-----	---	-----	--------

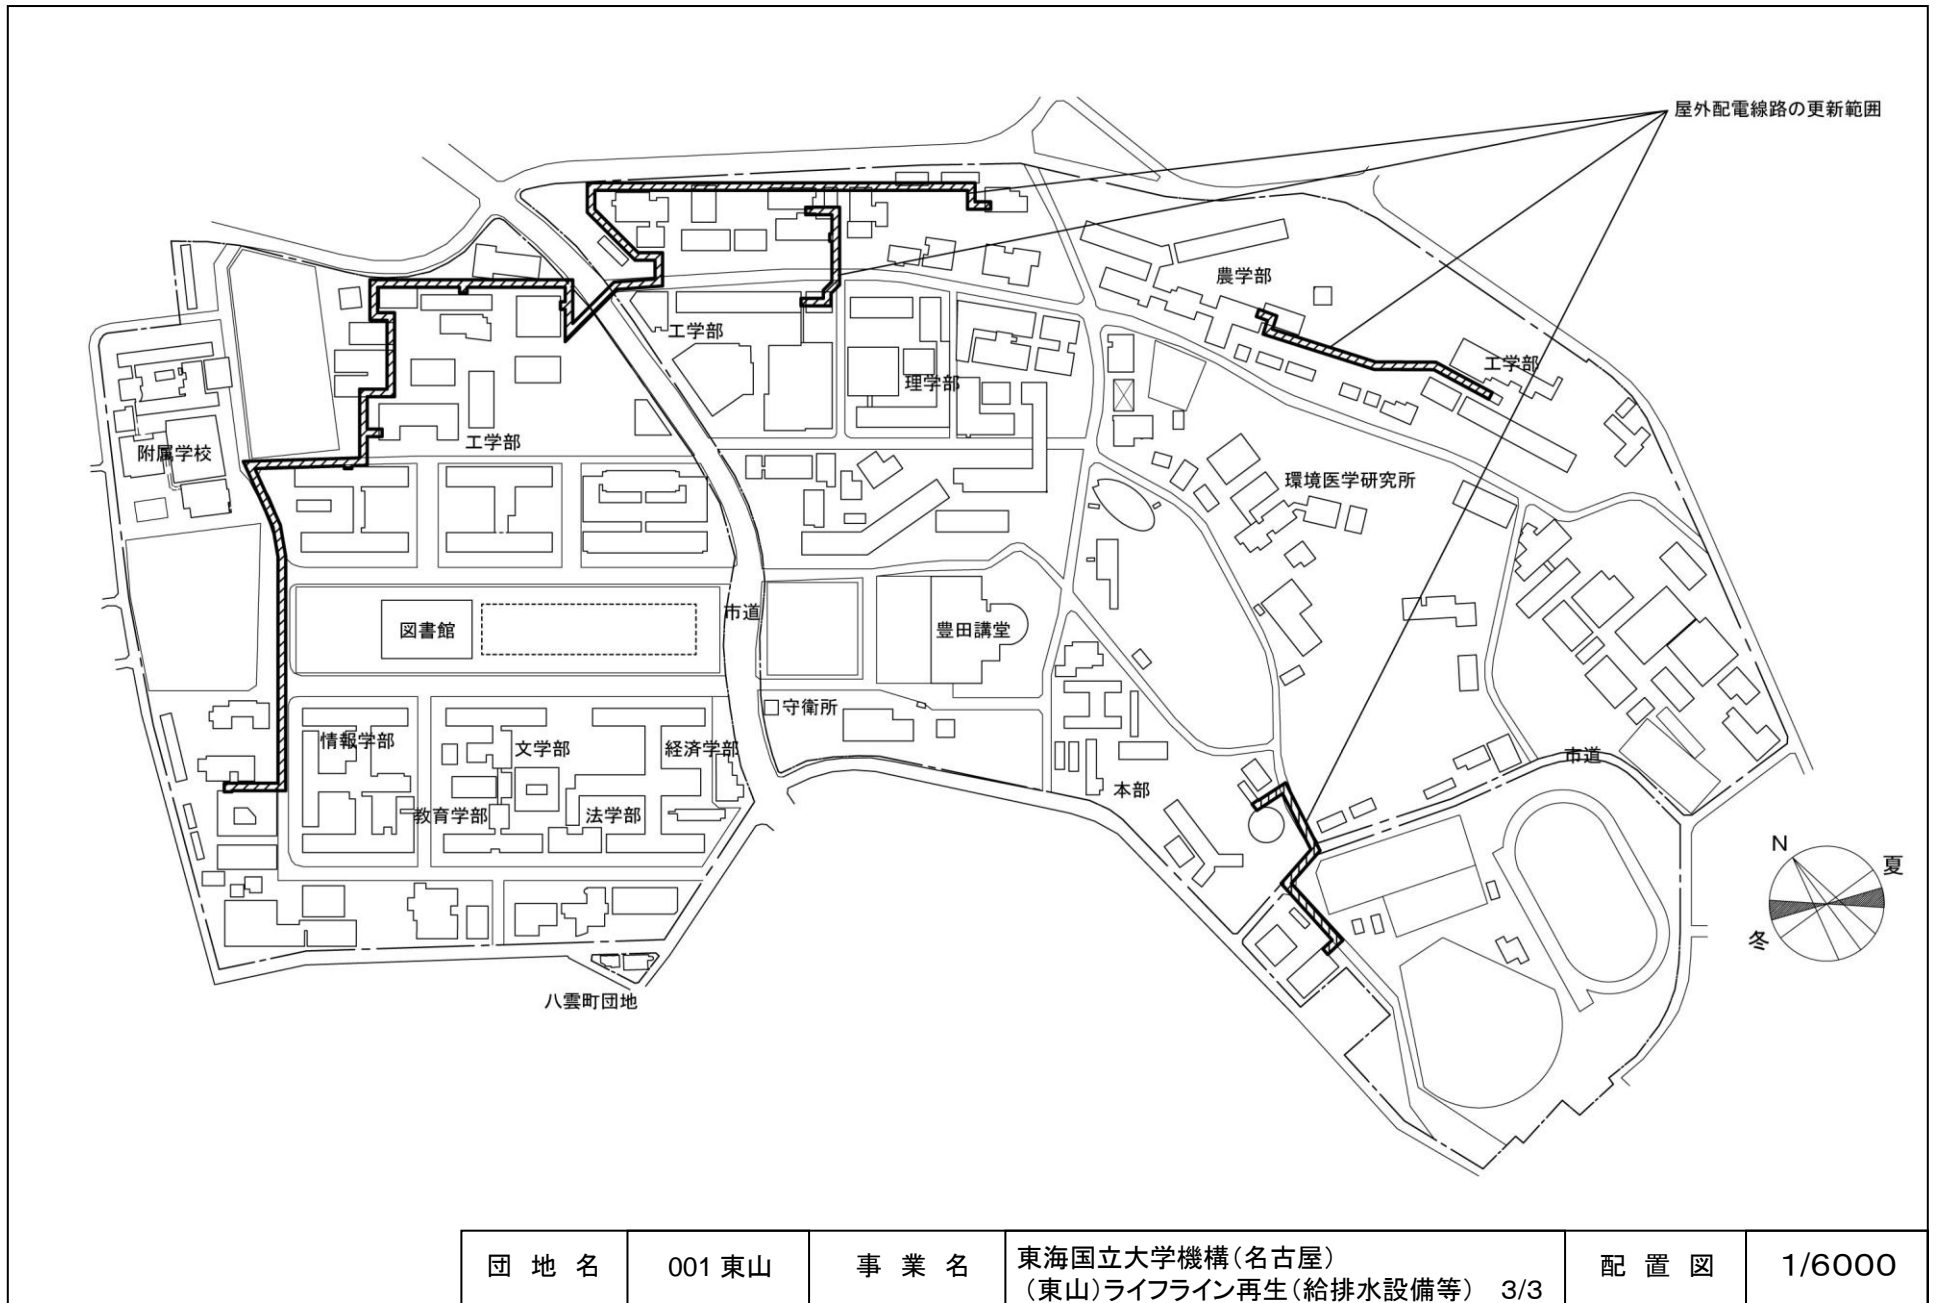


団地名	001 東山	事業名	東海国立大学機構(名古屋) (東山)ライフライン再生(給排水設備等) 3/3	配置図	1/6000
-----	--------	-----	---	-----	--------

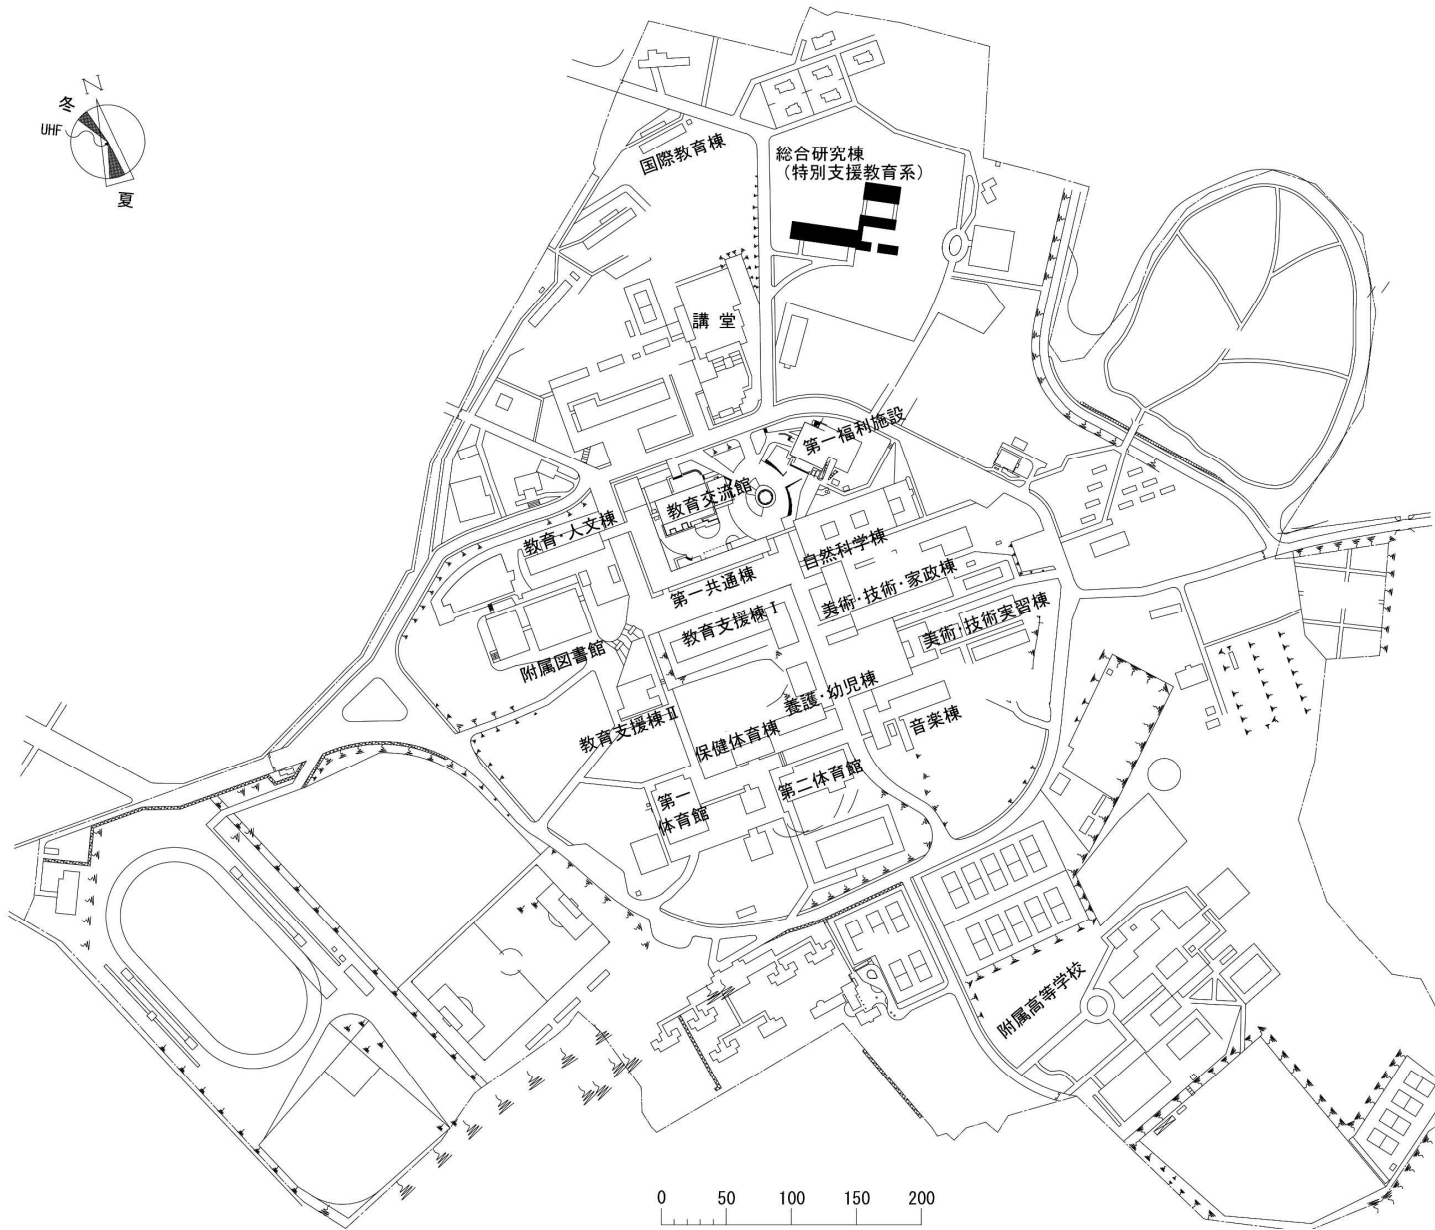

団地名	001 井ヶ谷	事業名	愛知教育大学(井ヶ谷)総合研究棟改修(特別支援教育系)	配置図	1/5000
-----	---------	-----	-----------------------------	-----	--------


屋外給排水設備等の更新範囲

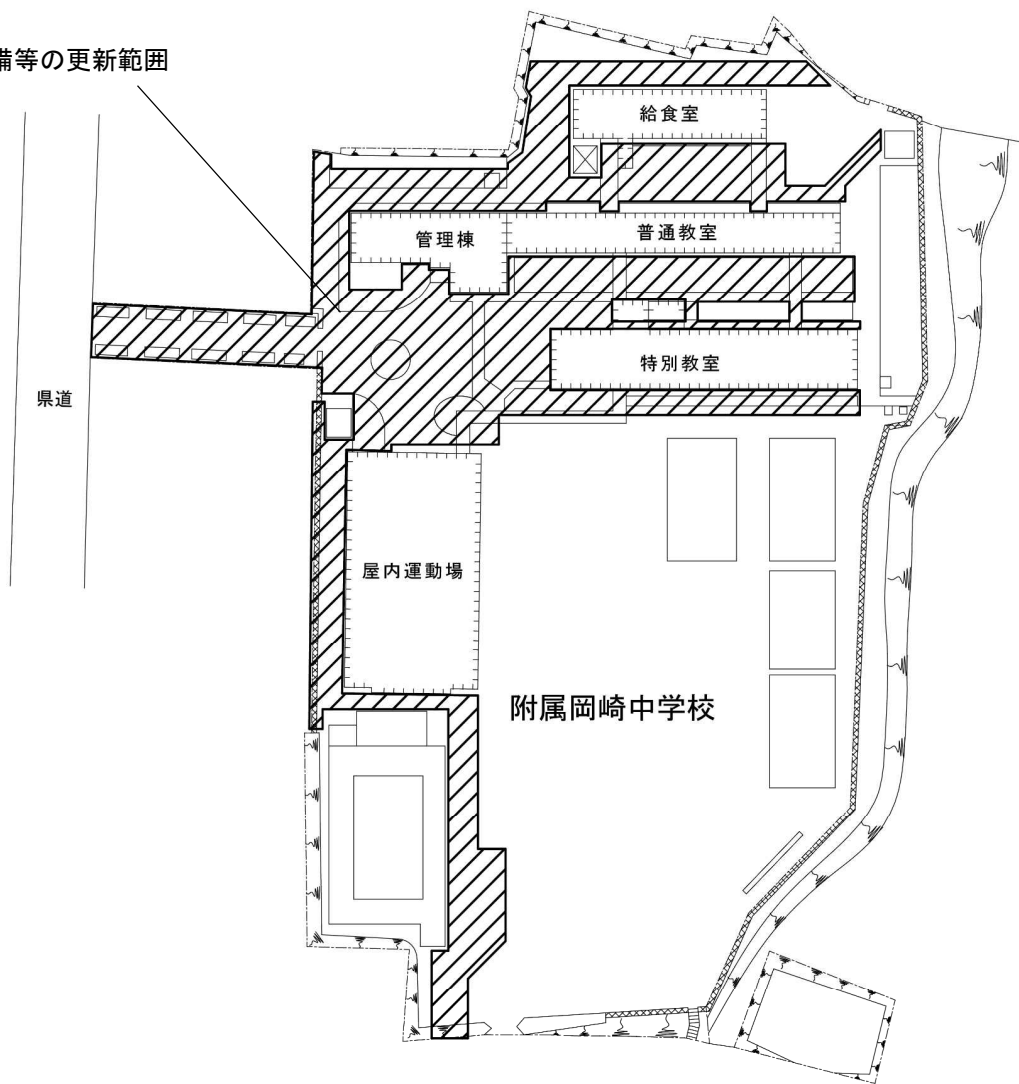



附属岡崎中学校

団地名	003 栗林	事業名	愛知教育大学(栗林他(附小等))ライフライン再生(給排水設備等) 1/2	配置図	1/1,500
-----	--------	-----	--------------------------------------	-----	---------

屋外給水設備等の更新範囲

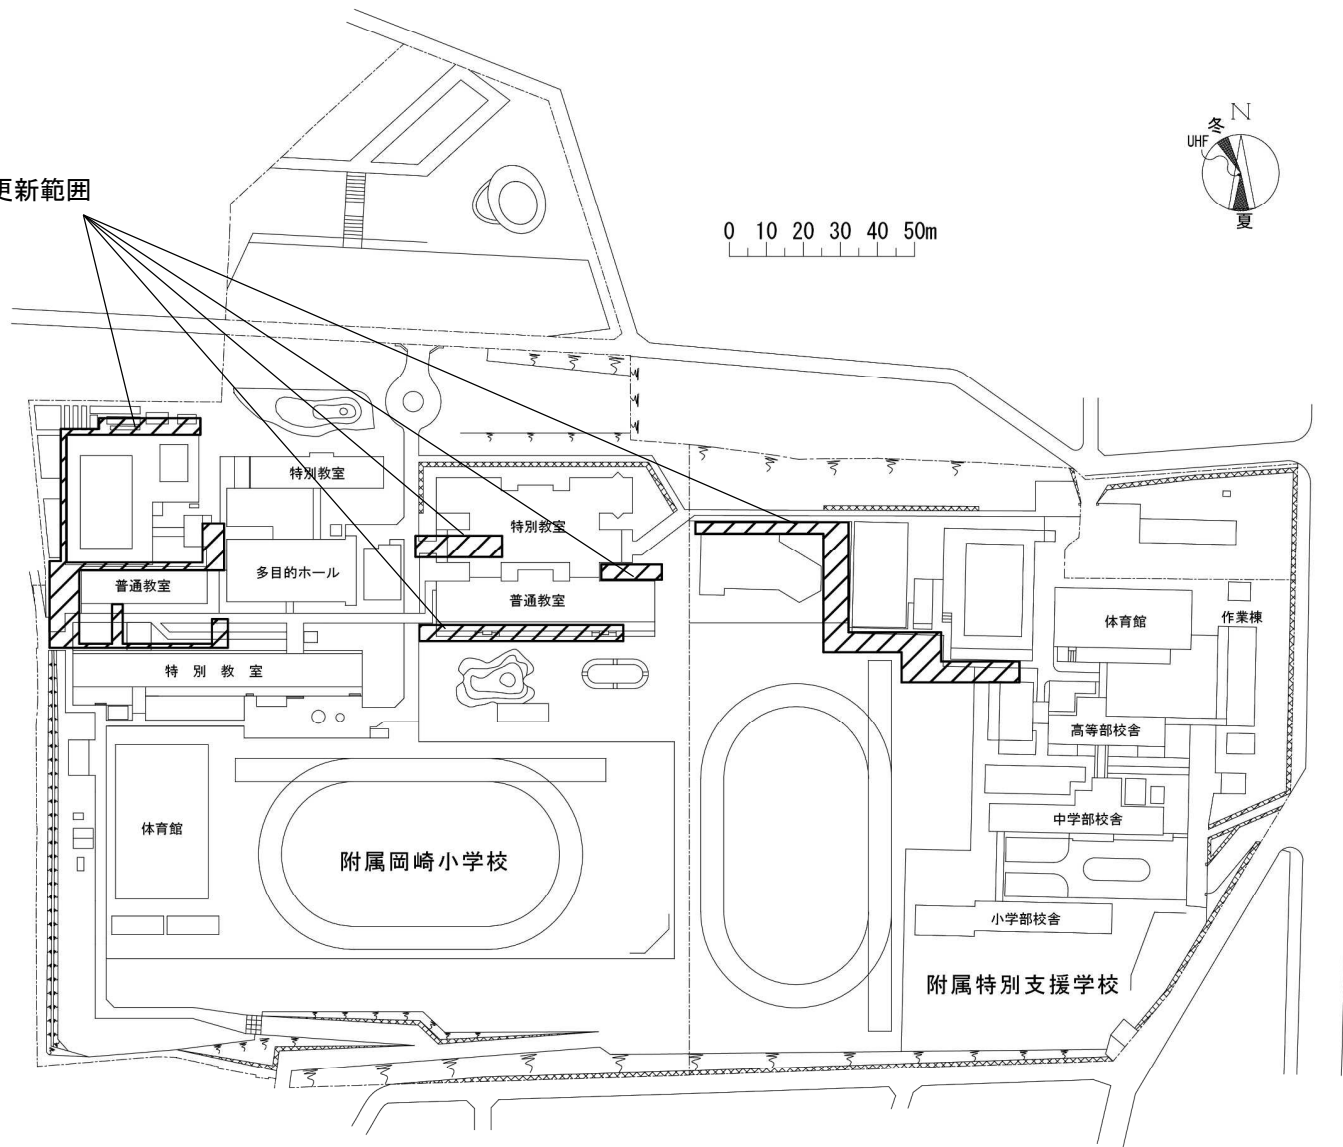


団地名	004 六供	事業名	愛知教育大学(栗林他(附小等))ライフライン再生(給排水設備等) 2/2	配置図	1/2,000
-----	--------	-----	--------------------------------------	-----	---------

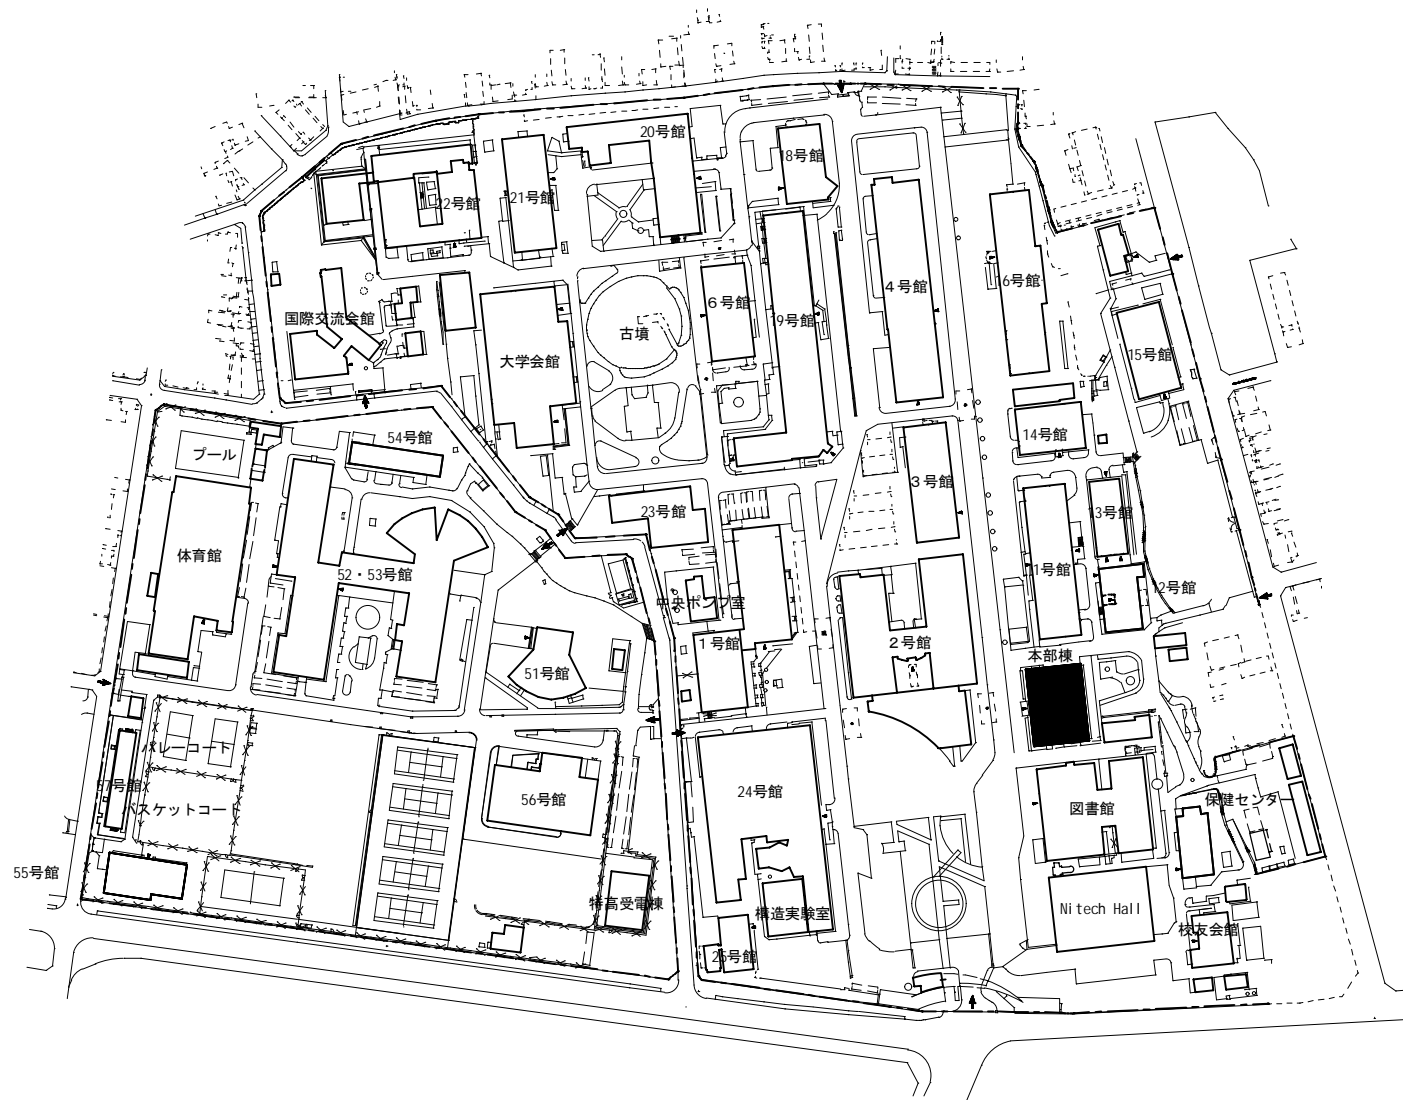 

団地名	001 御器所	名古屋工業大学（御器所）本部棟改修	配置図	1/3000
-----	---------	-------------------	-----	--------

 冬季主風向




夏季主風向




団地名	001上浜	事業名	三重大学(上浜)未来地域社会創造拠点Ⅲ	配置図	1/6000
-----	-------	-----	---------------------	-----	--------

 
冬季主風向




夏季主風向

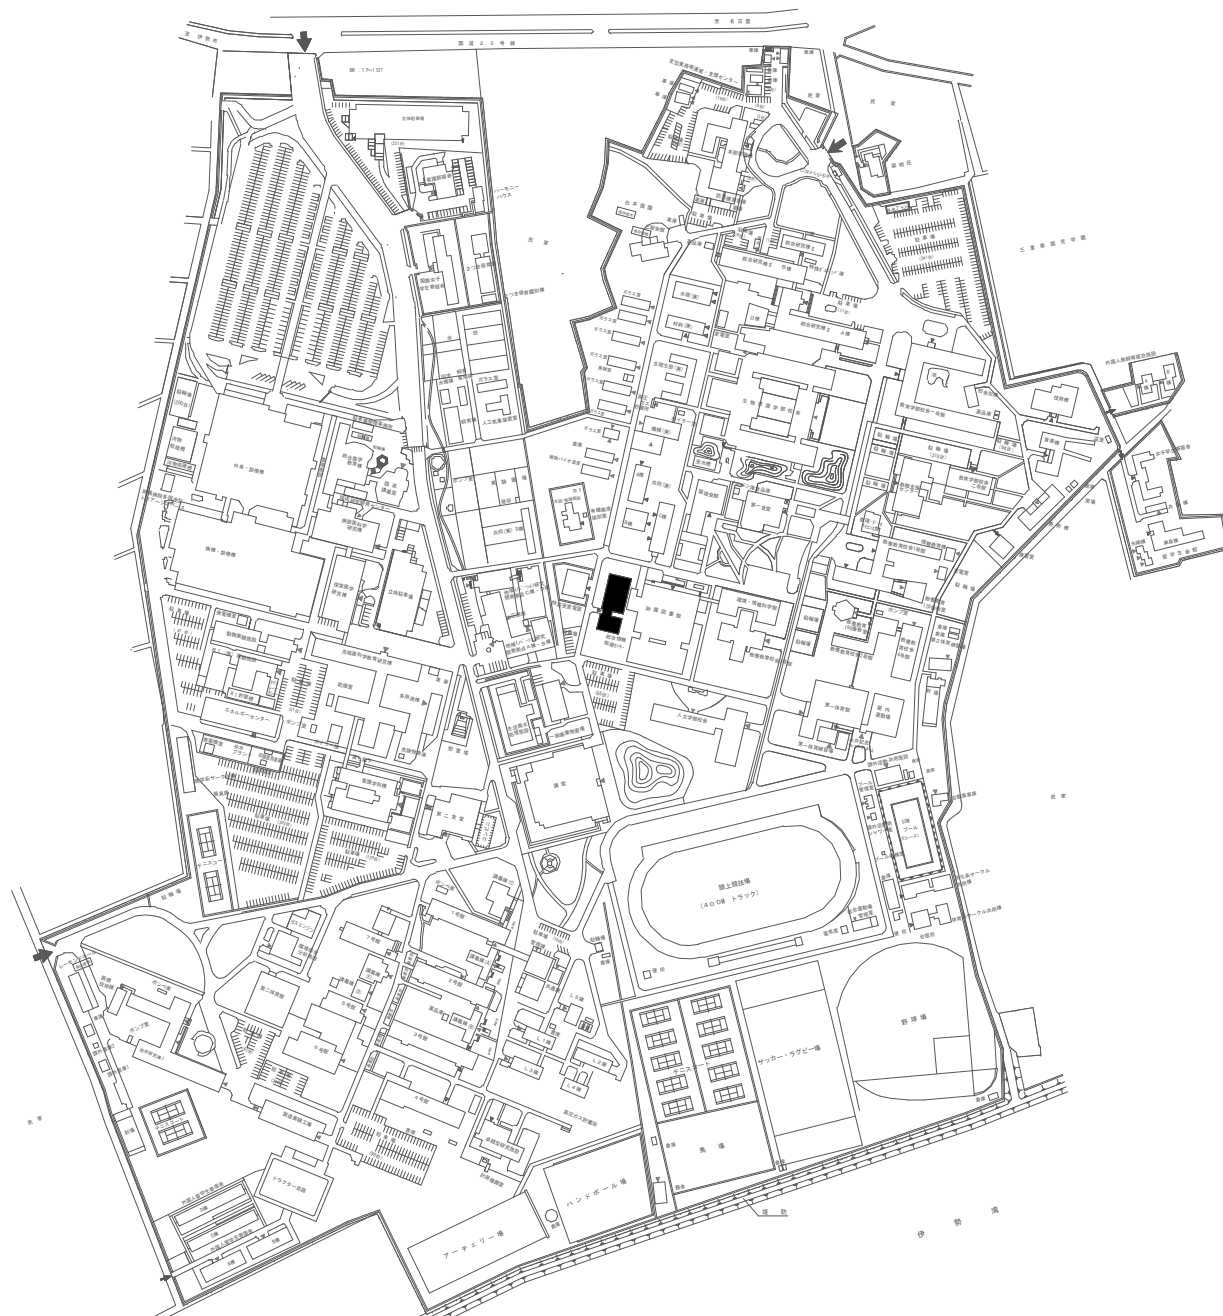



団地名	001 上浜	事業名	三重大学(上浜)総合情報処理センター改修	配置図	1/6000
-----	--------	-----	----------------------	-----	--------

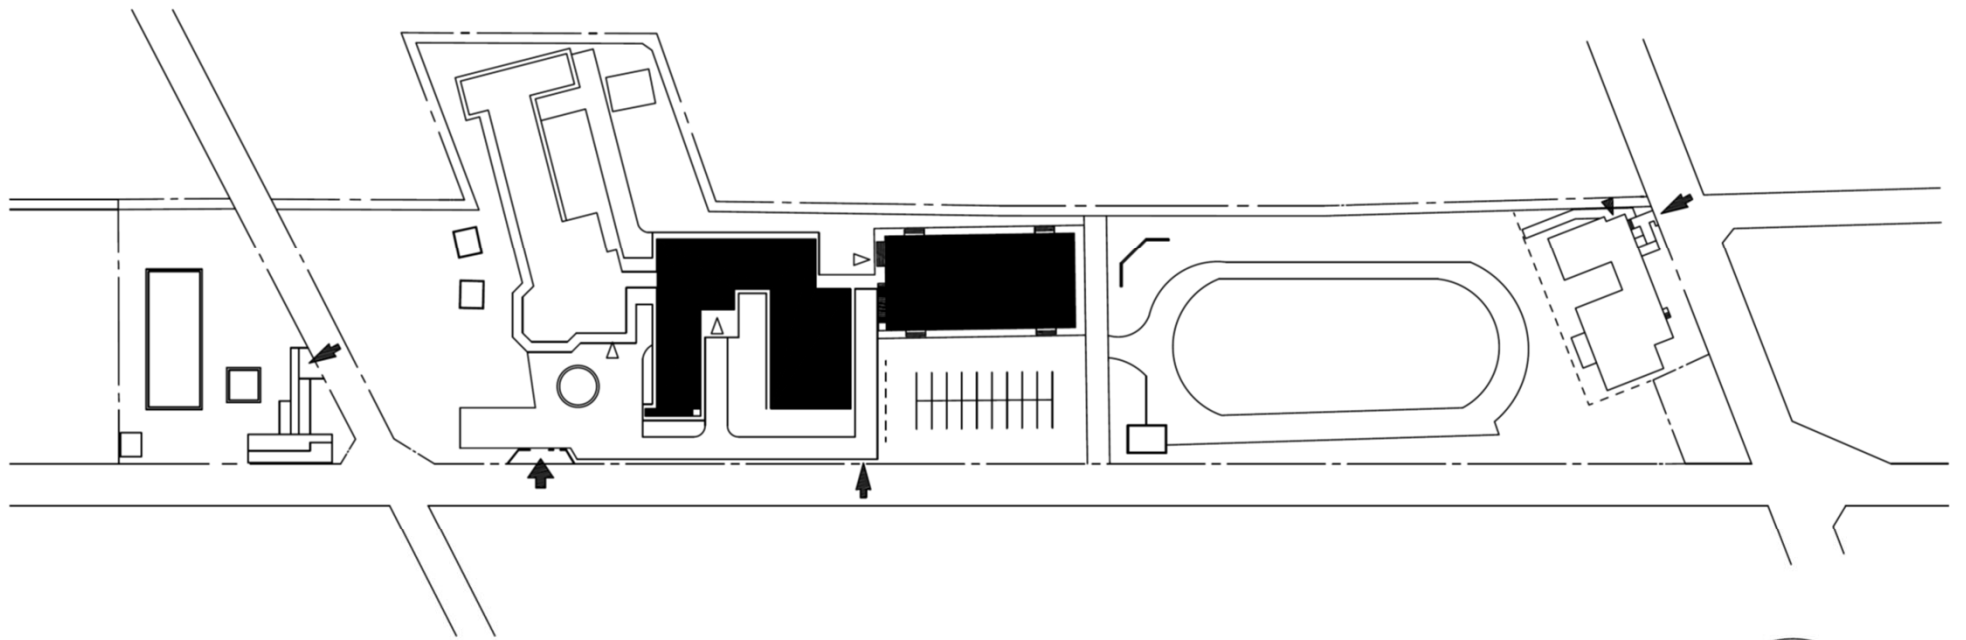

団地名	007石山	事業名	滋賀大学(あかね(附特))校舎改修	配置図	1/1500
-----	-------	-----	-------------------	-----	--------

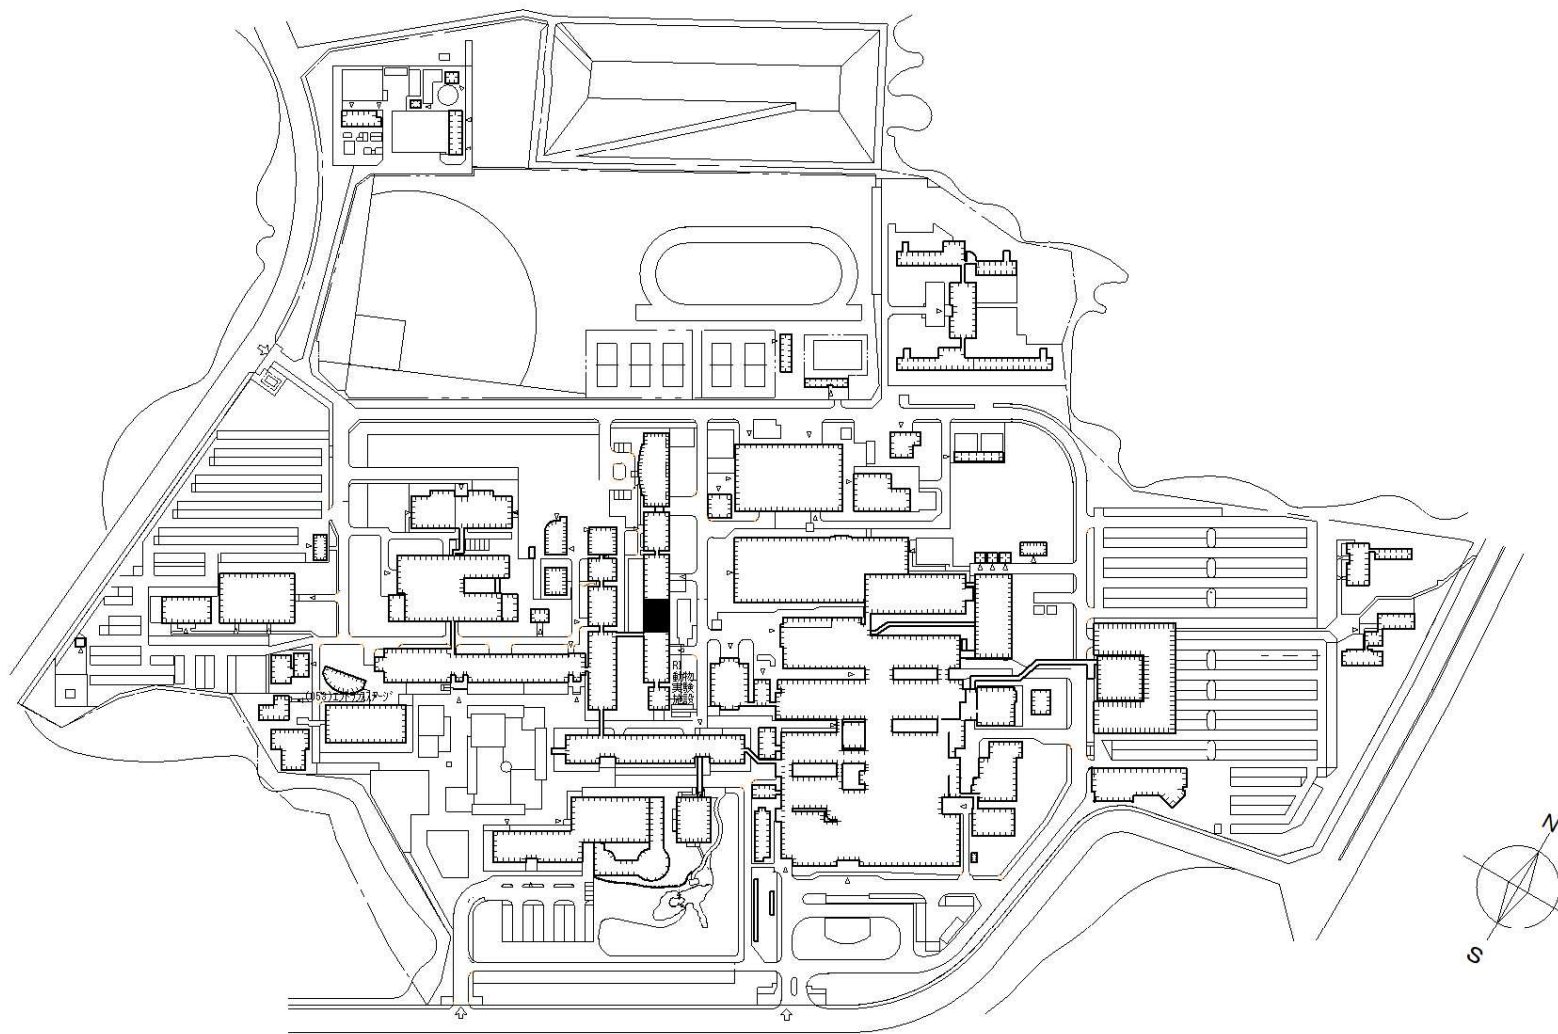


団地名	001 瀬田月輪	事業名	滋賀医科大学(瀬田月輪)RI動物実験施設改修Ⅱ	配置図	1/4000
-----	----------	-----	-------------------------	-----	--------

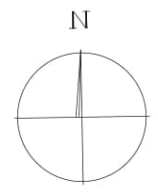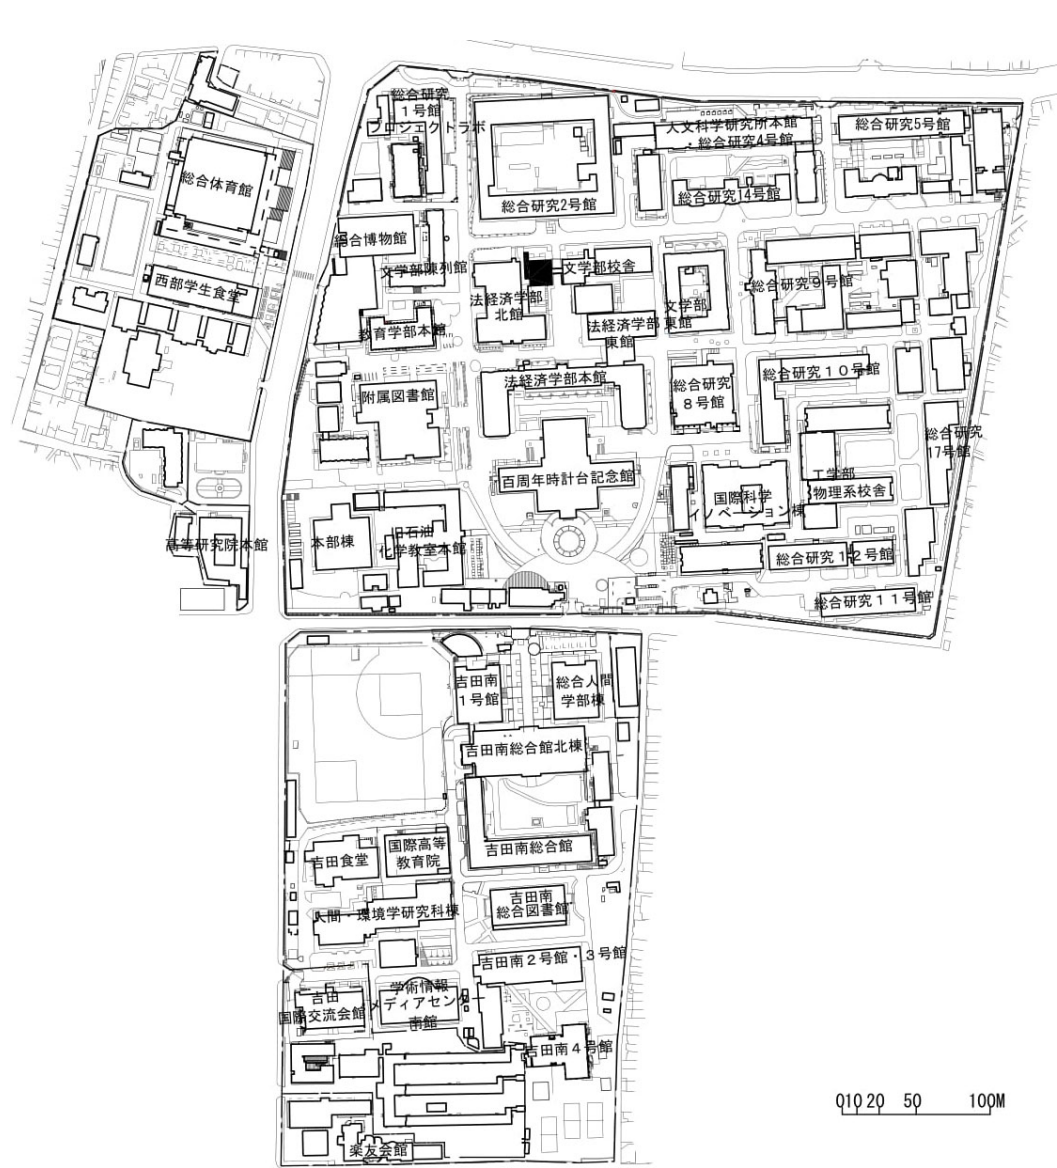


0 10 20 50 100M

団地名	001 中央	事業名	京都大学(吉田)総合研究棟改修 (人文・社会学系)	配置図	1/5,000
-----	--------	-----	------------------------------	-----	---------

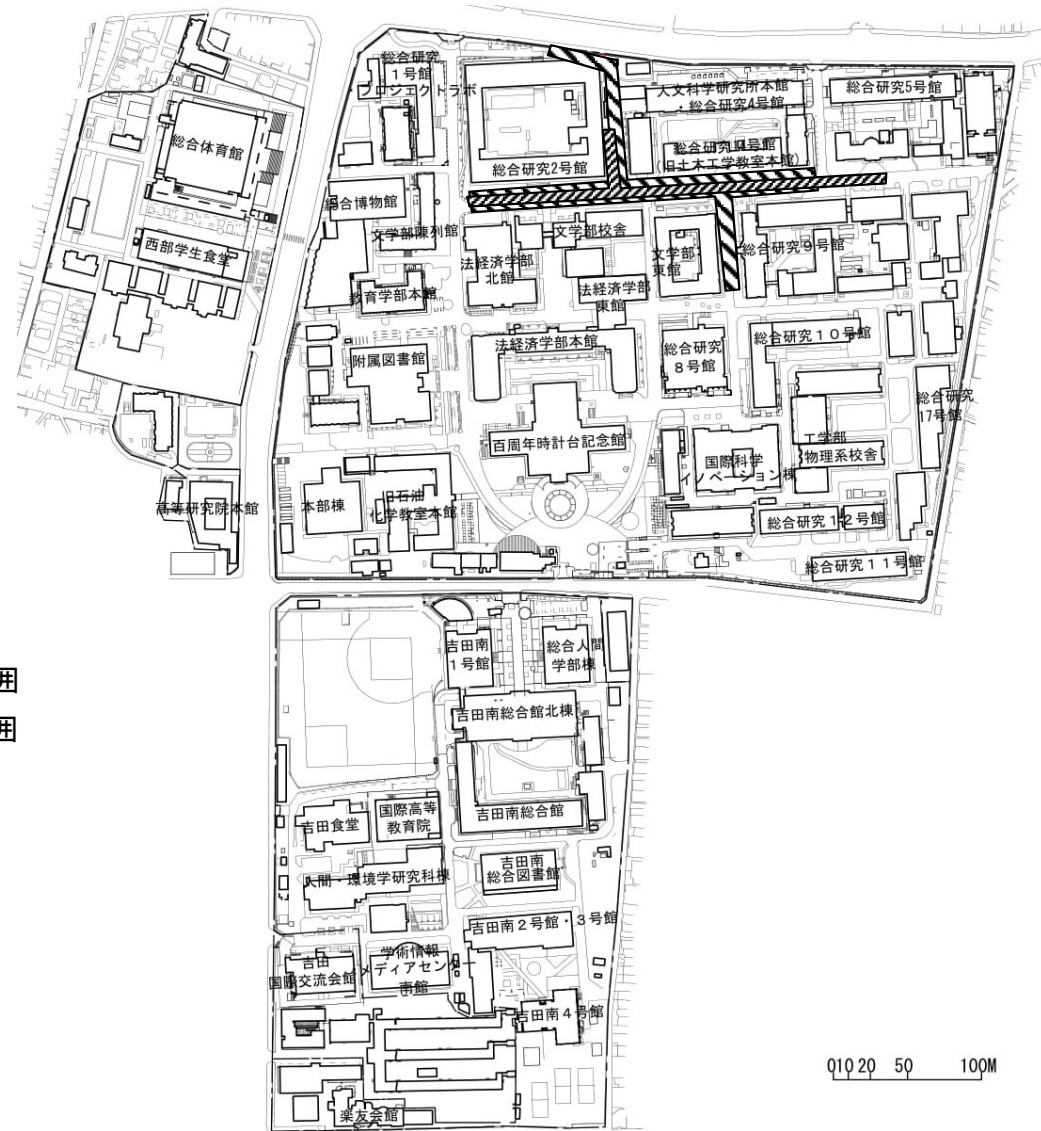


- 屋外給水設備の更新範囲
- 屋外ガス設備の更新範囲



団地名	001 中央	事業名	京都大学(吉田他)ライフライン再生(給排水設備等) 1/2	配置図	1/5,000
-----	--------	-----	----------------------------------	-----	---------

 

屋外排水設備の更新範囲

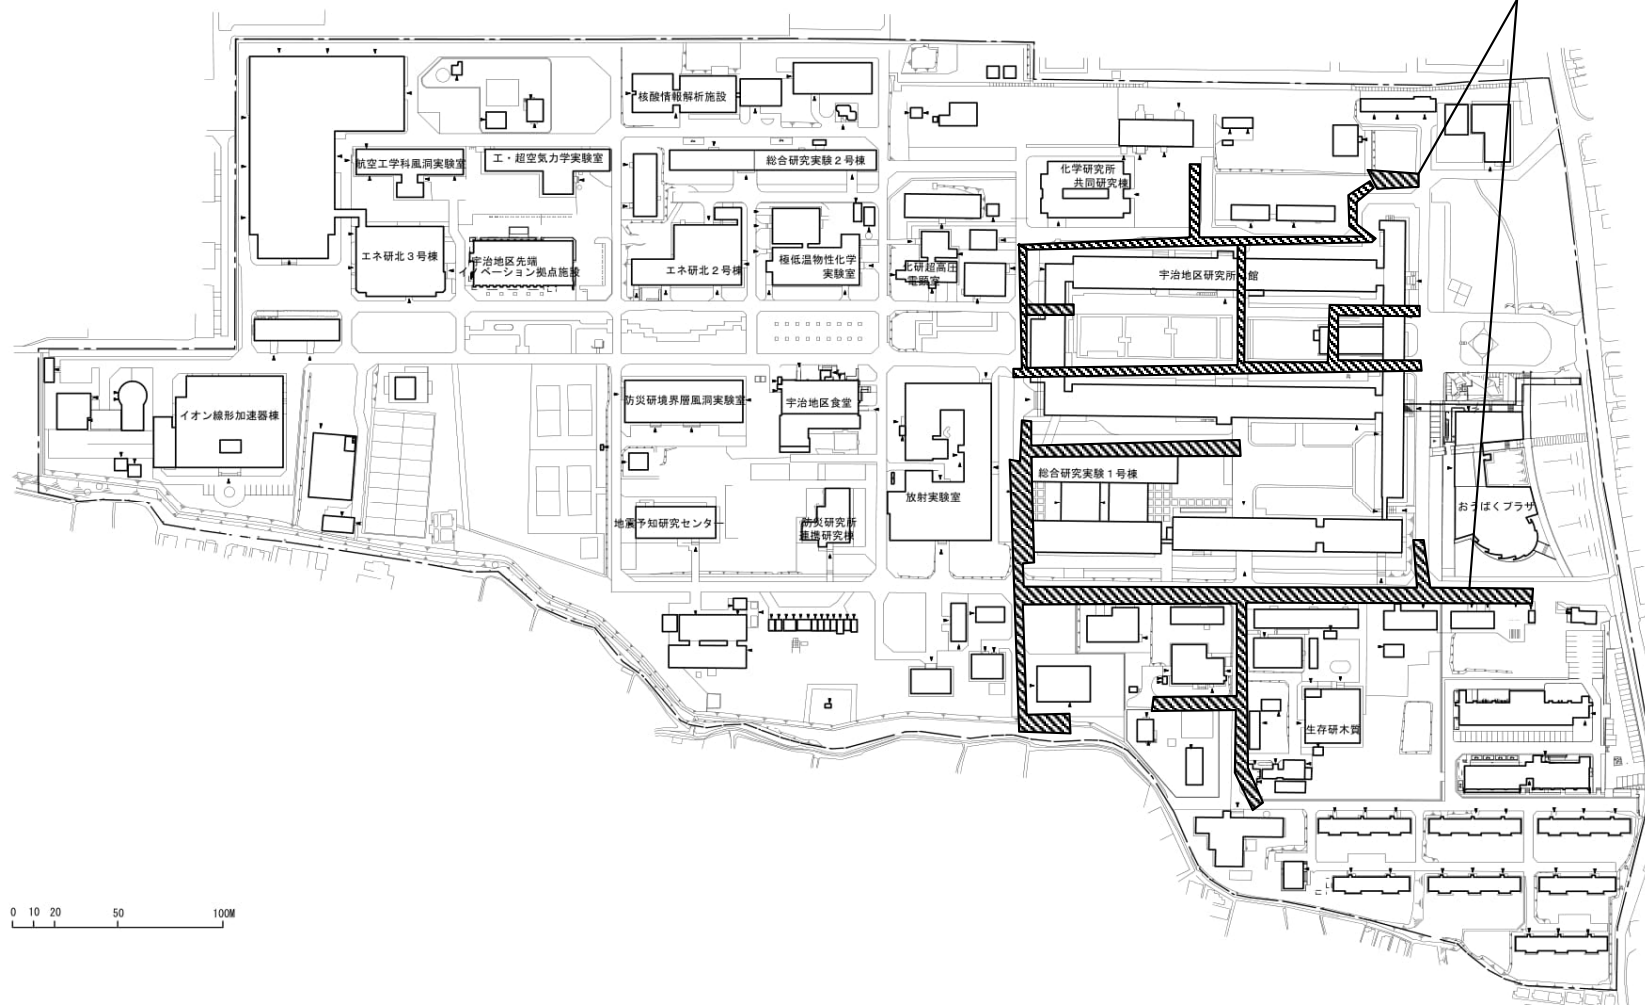


団地名	021 宇治	事業名	京都大学(吉田他)ライフライン再生(給排水設備等) 2/2	配置図	1/2, 500
-----	--------	-----	----------------------------------	-----	----------

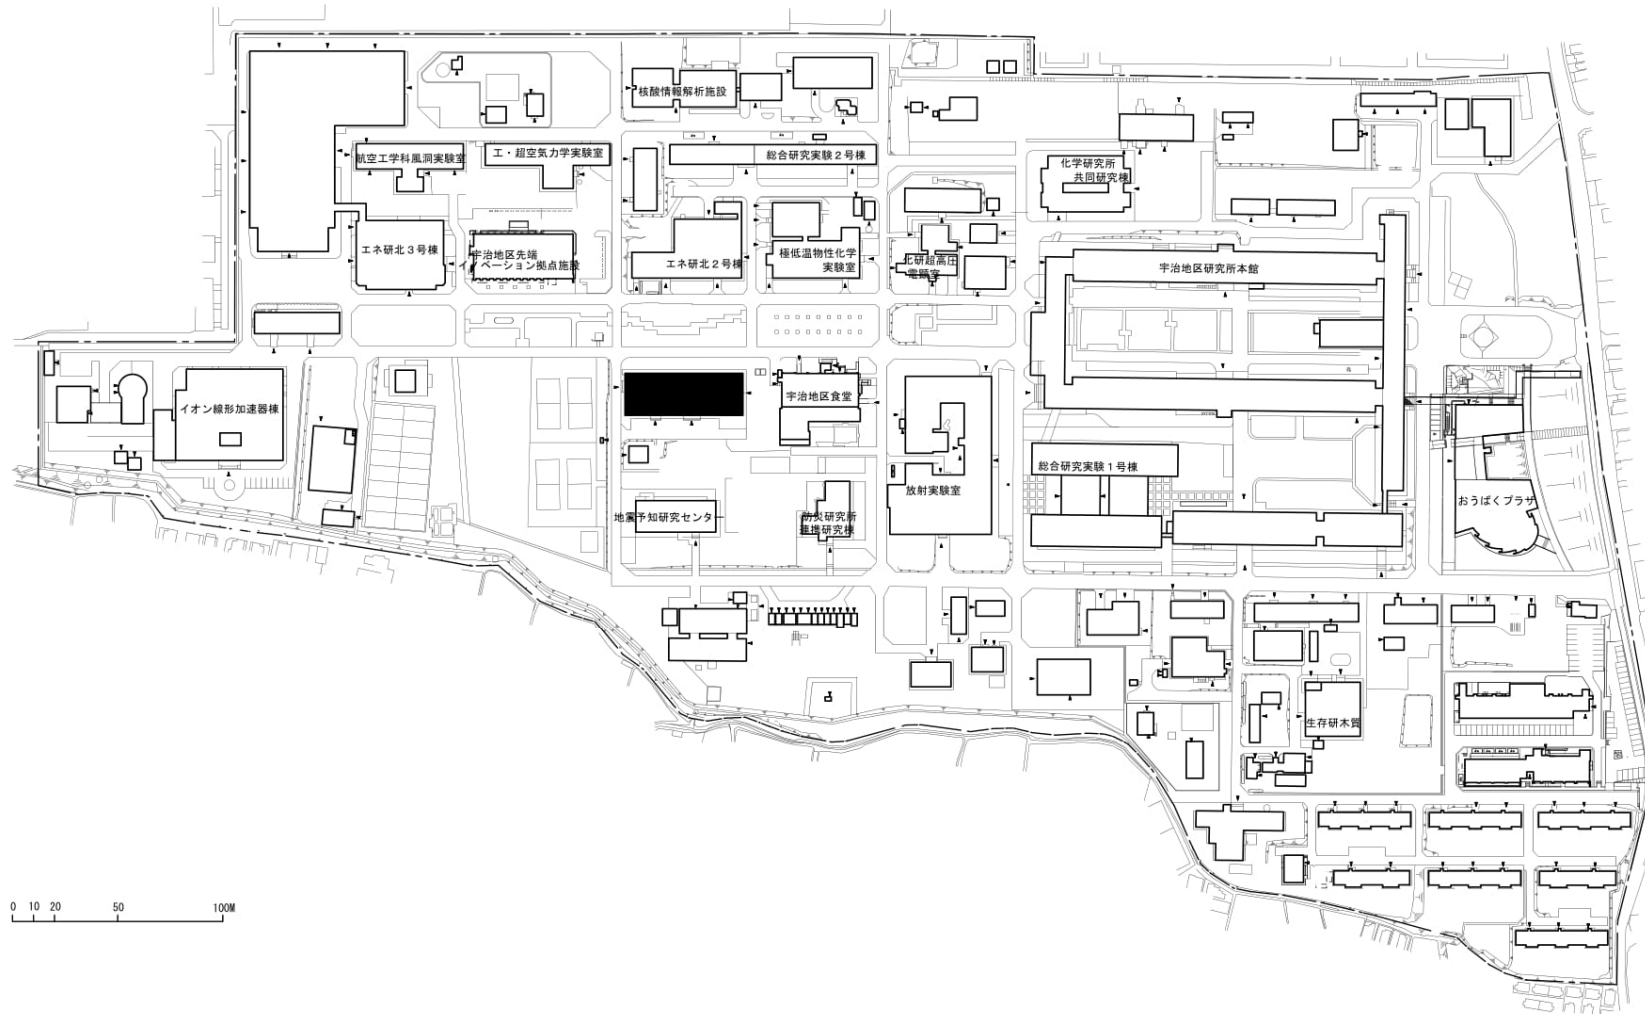 

0 10 20 50 100M

団地名	021 宇治	事業名	京都大学(宇治)境界層風洞実験棟等改修	配置図	1/2, 500
-----	--------	-----	---------------------	-----	----------

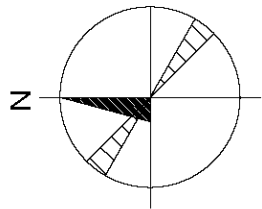


京都府立高等学校

附属京都小中学校

第1種低層住居専用地域




第2種住居地域

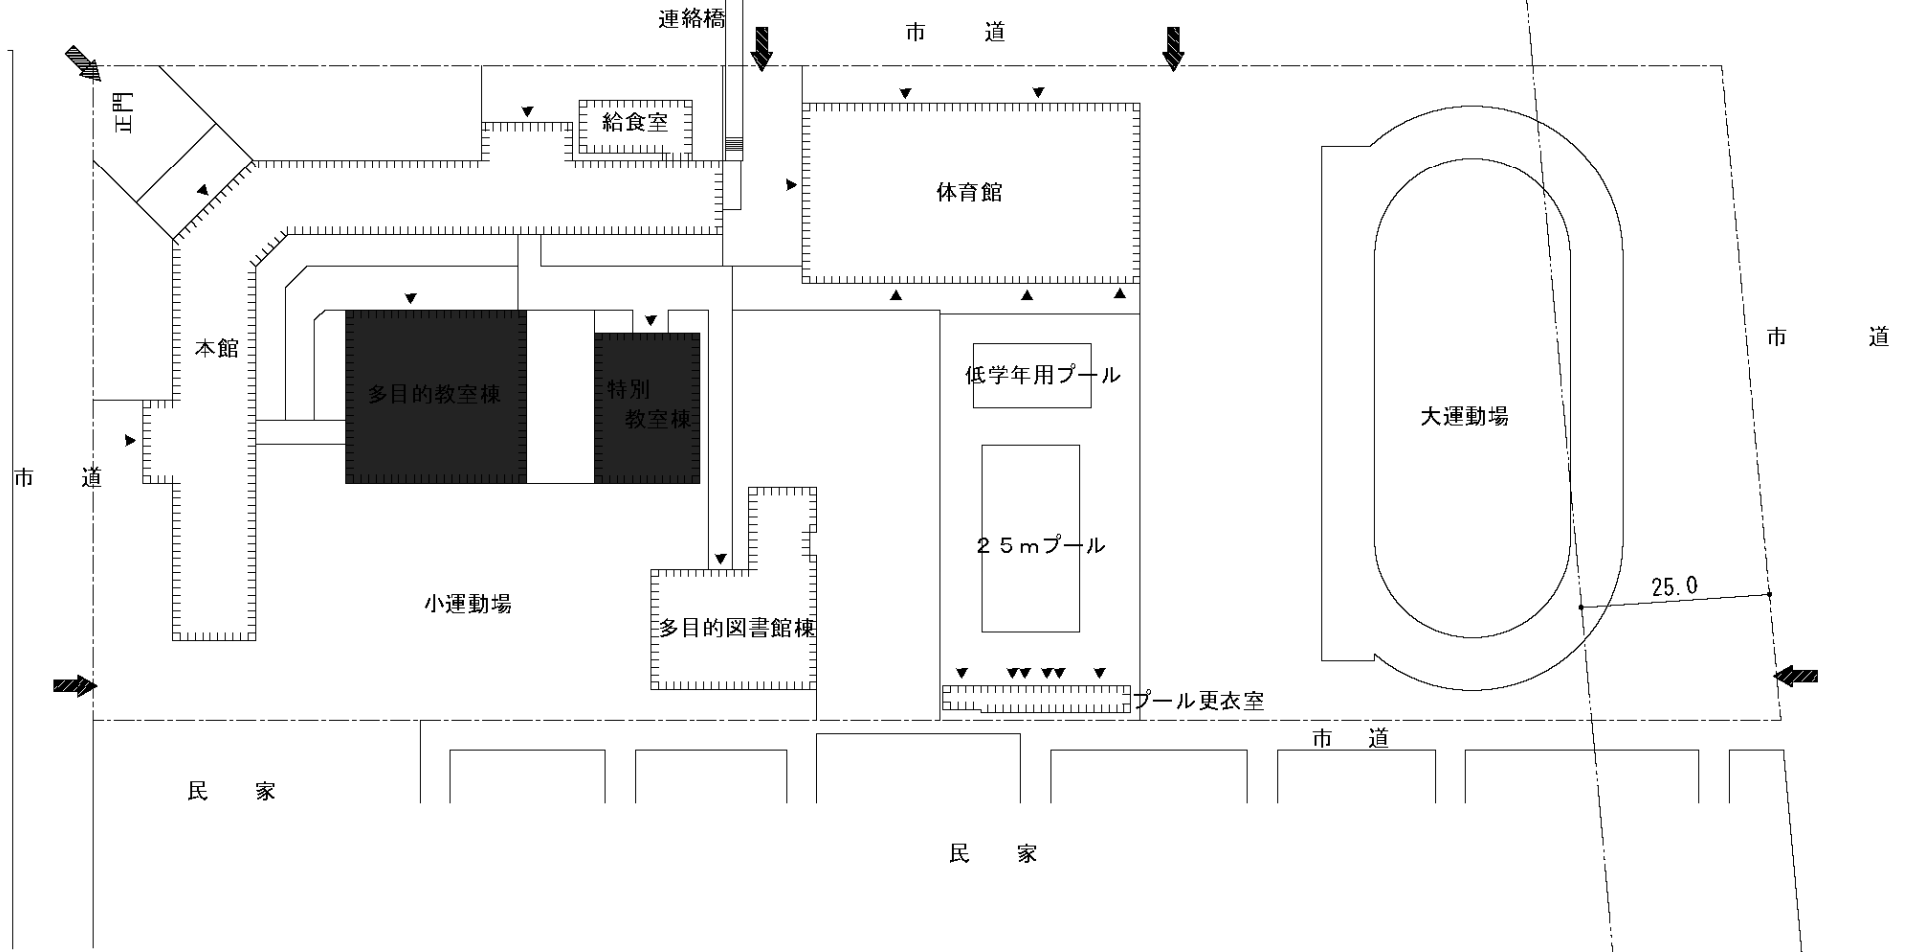


民家

民家


団地名	006 紫野	事業名	京都教育大学(紫野(附小))校舎改修	配置図	1/1000
-----	--------	-----	--------------------	-----	--------

 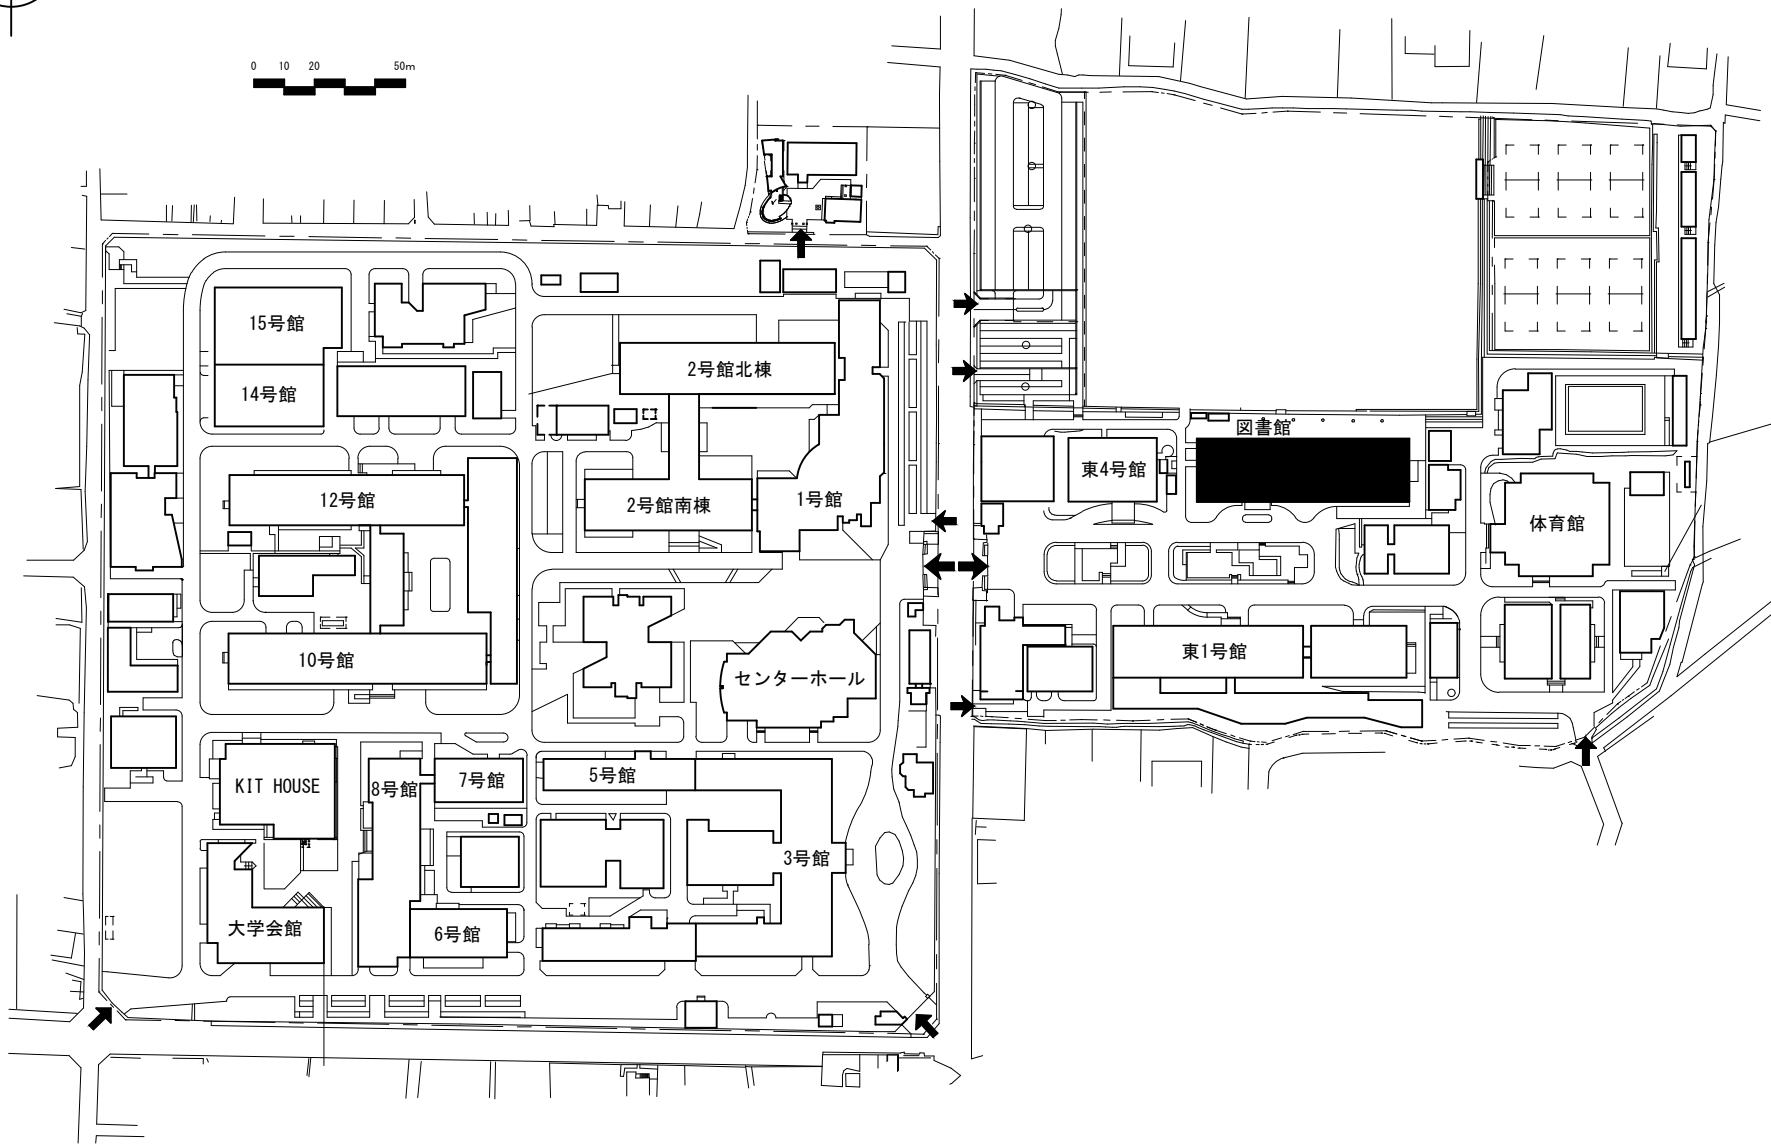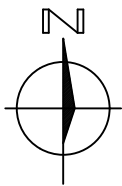

団地名	001 松ヶ崎	事業名	京都工芸繊維大学（松ヶ崎）図書館改修	配置図	1/2, 500
-----	---------	-----	--------------------	-----	----------

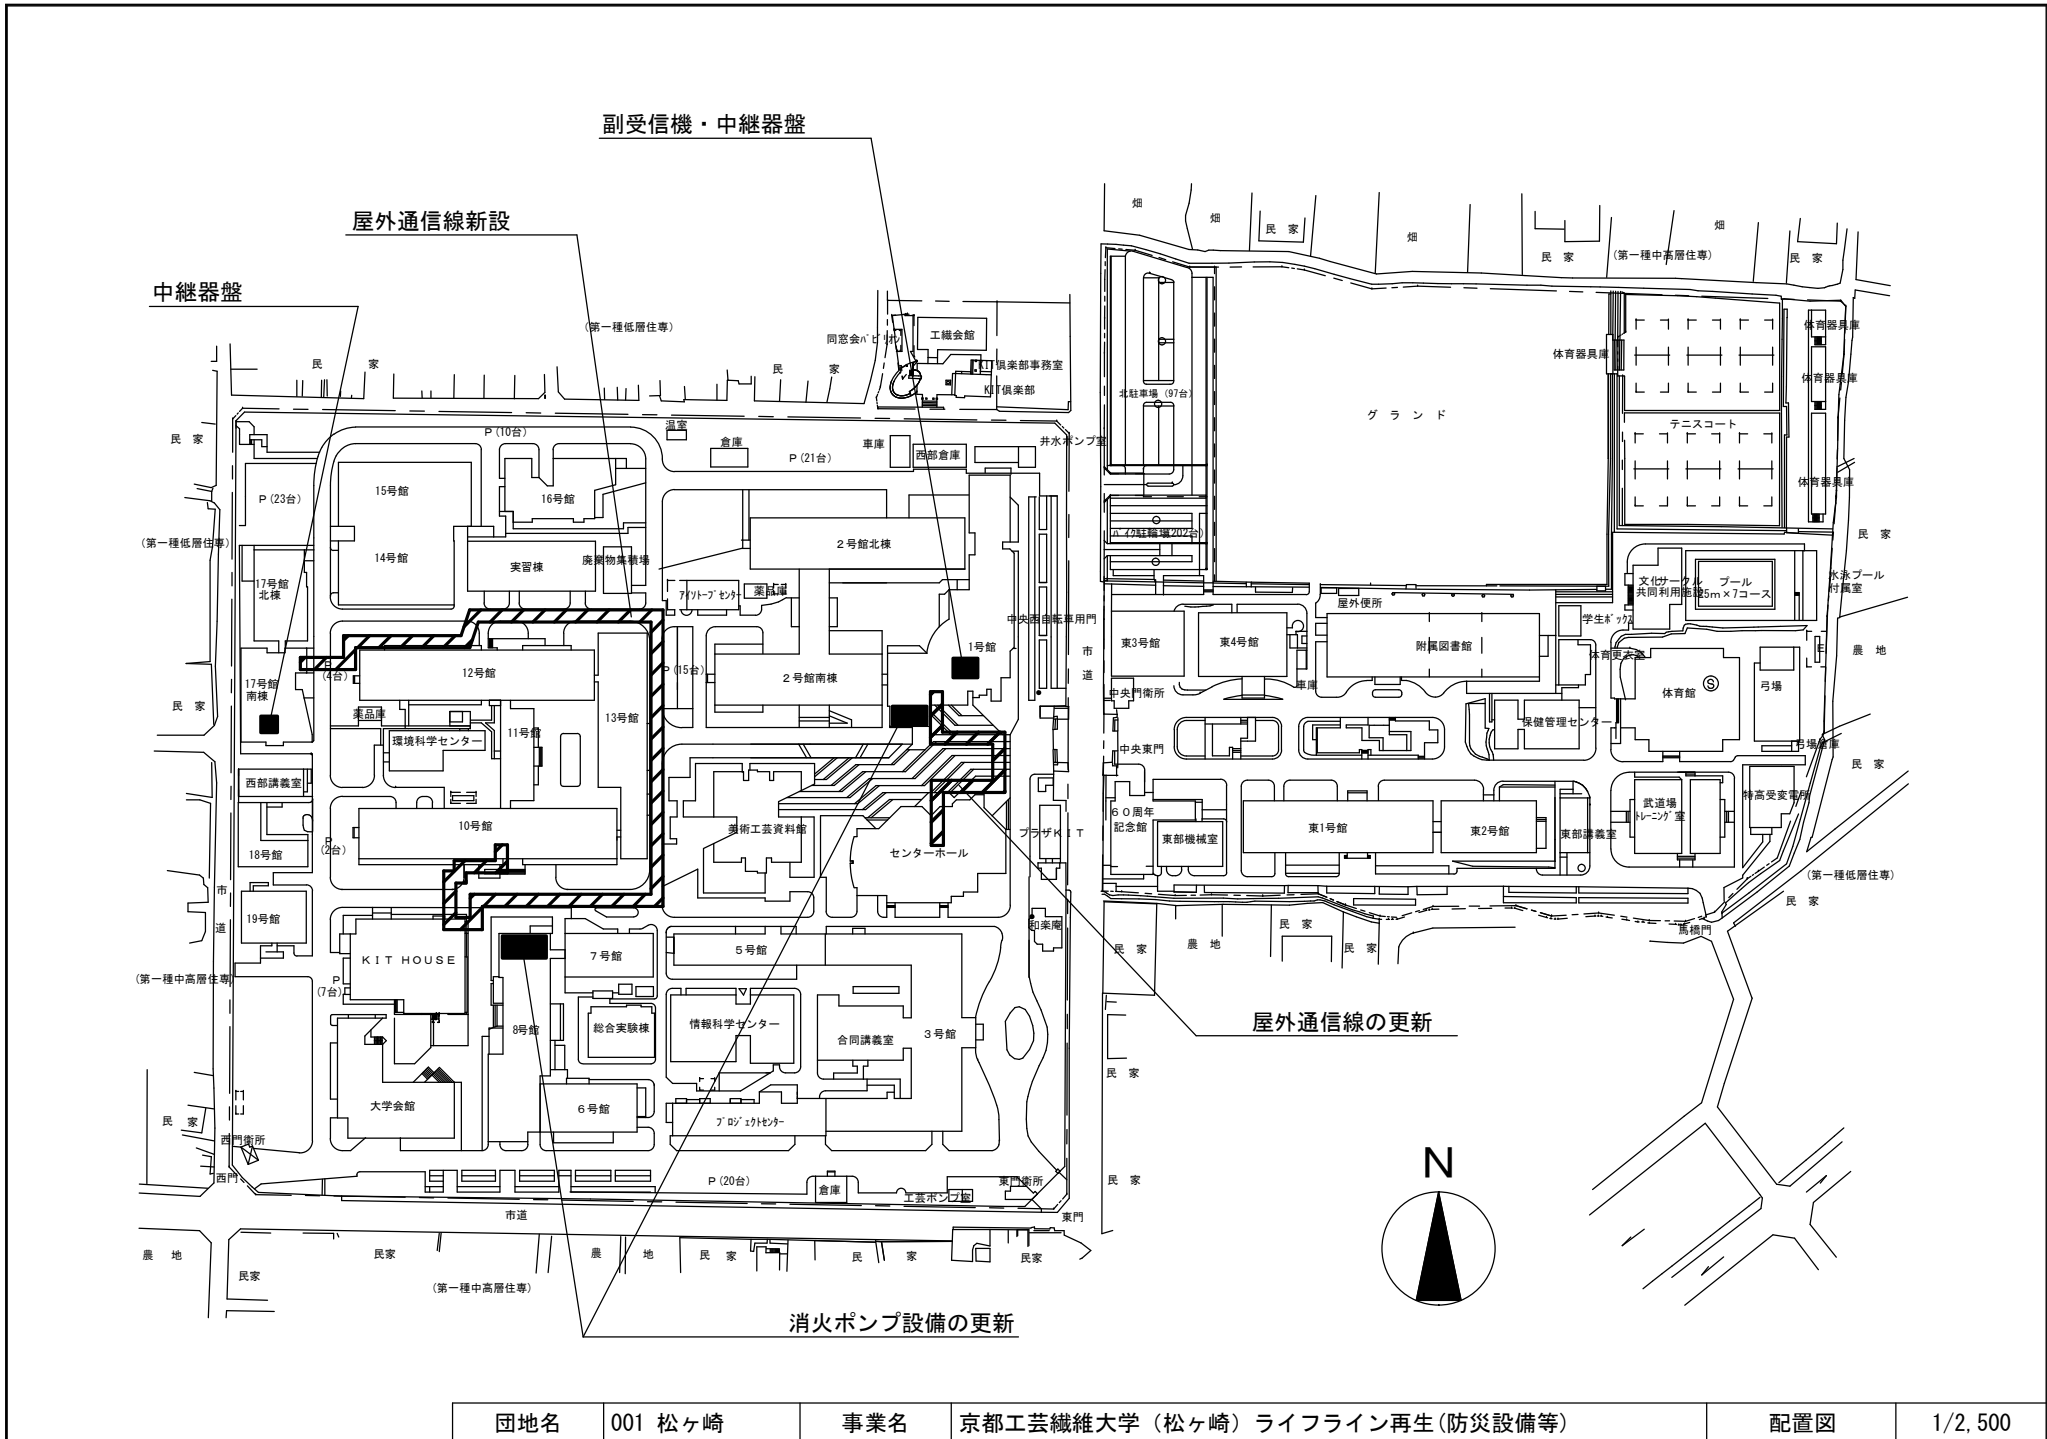

団地名	001 松ヶ崎	事業名	京都工芸繊維大学（松ヶ崎）ライフライン再生(防災設備等)	配置図	1/2,500
-----	---------	-----	------------------------------	-----	---------

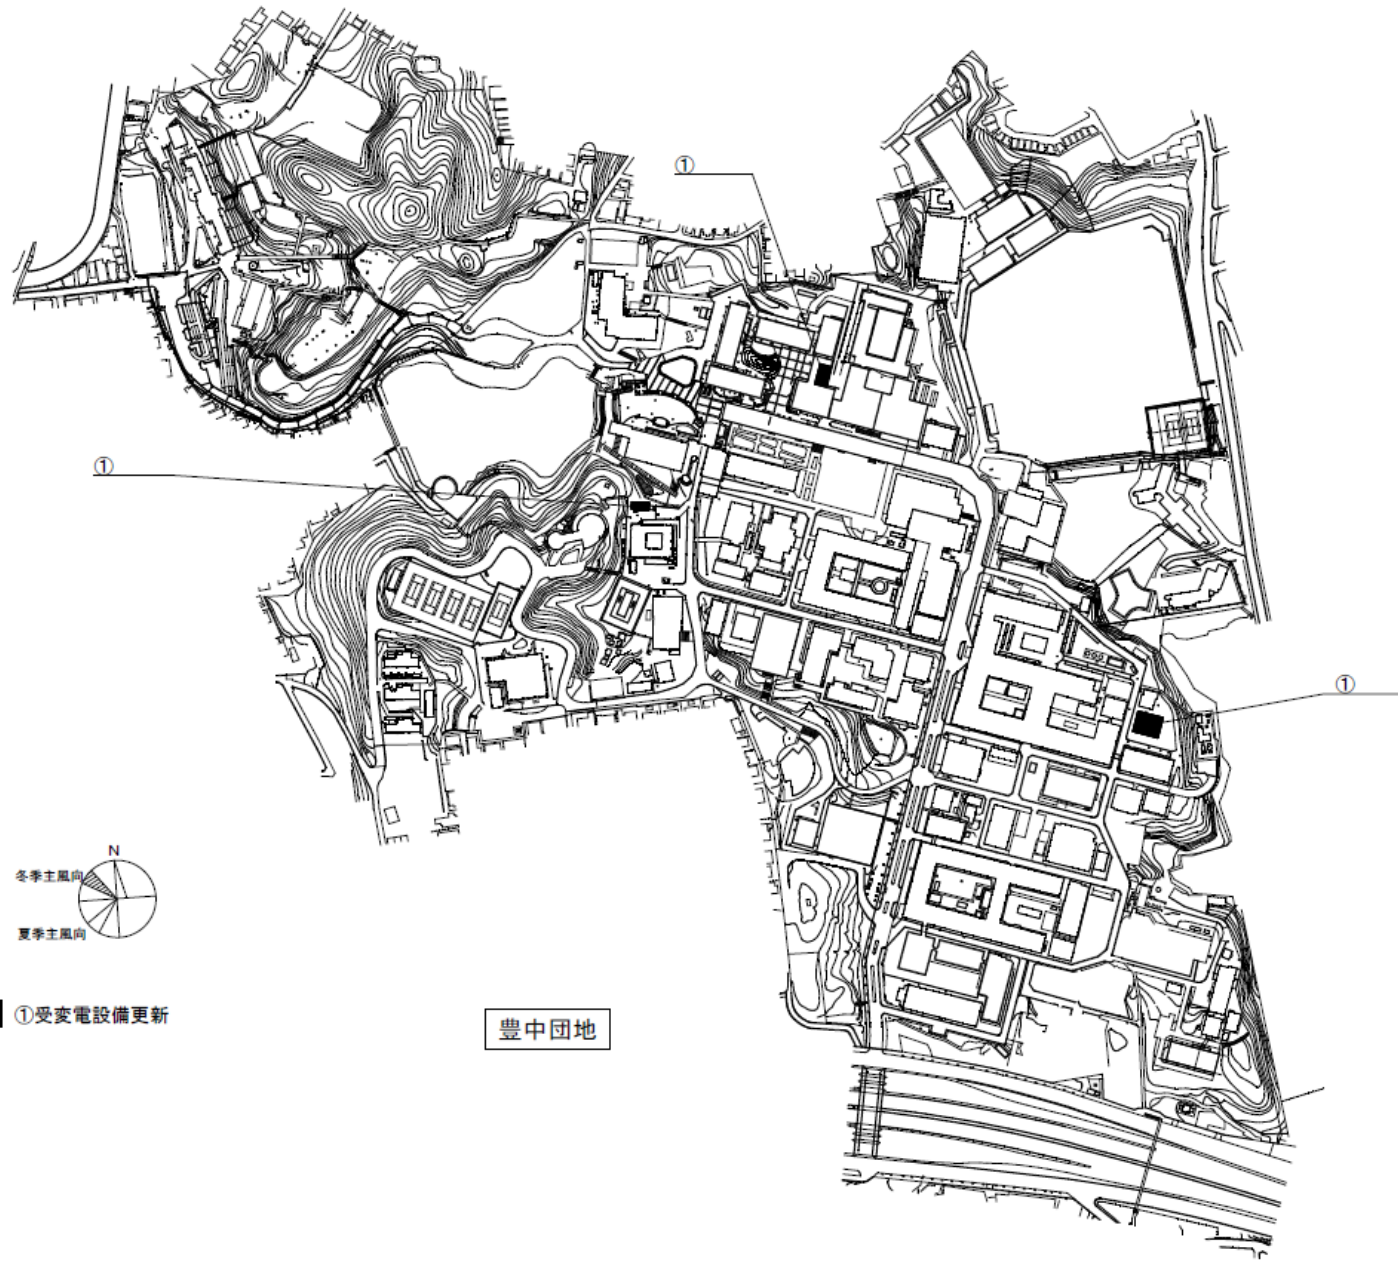

団地名


001 豊中

事業名



大阪大学(豊中)ライフライン再生(電気設備等) 1/3

配置図

1/6,000

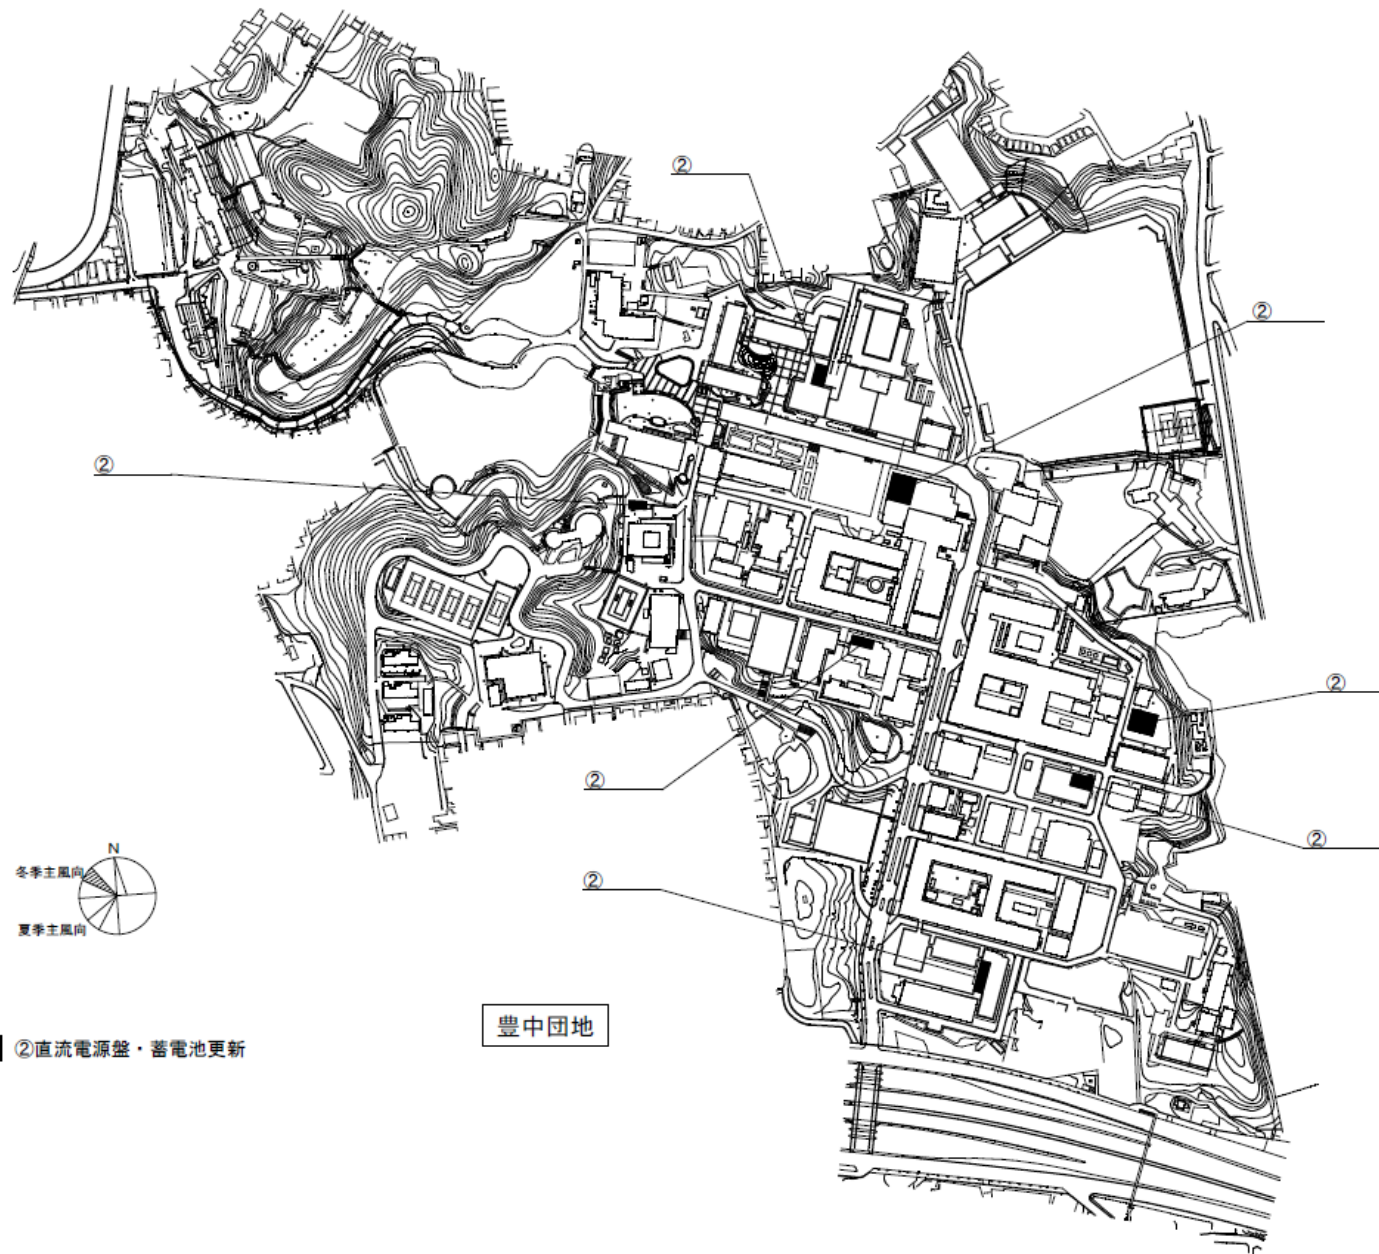


団地名	001 豊中	事業名	大阪大学(豊中)ライフライン再生(電気設備等) 2/3	配置図	1/6,000
-----	--------	-----	-----------------------------	-----	---------

 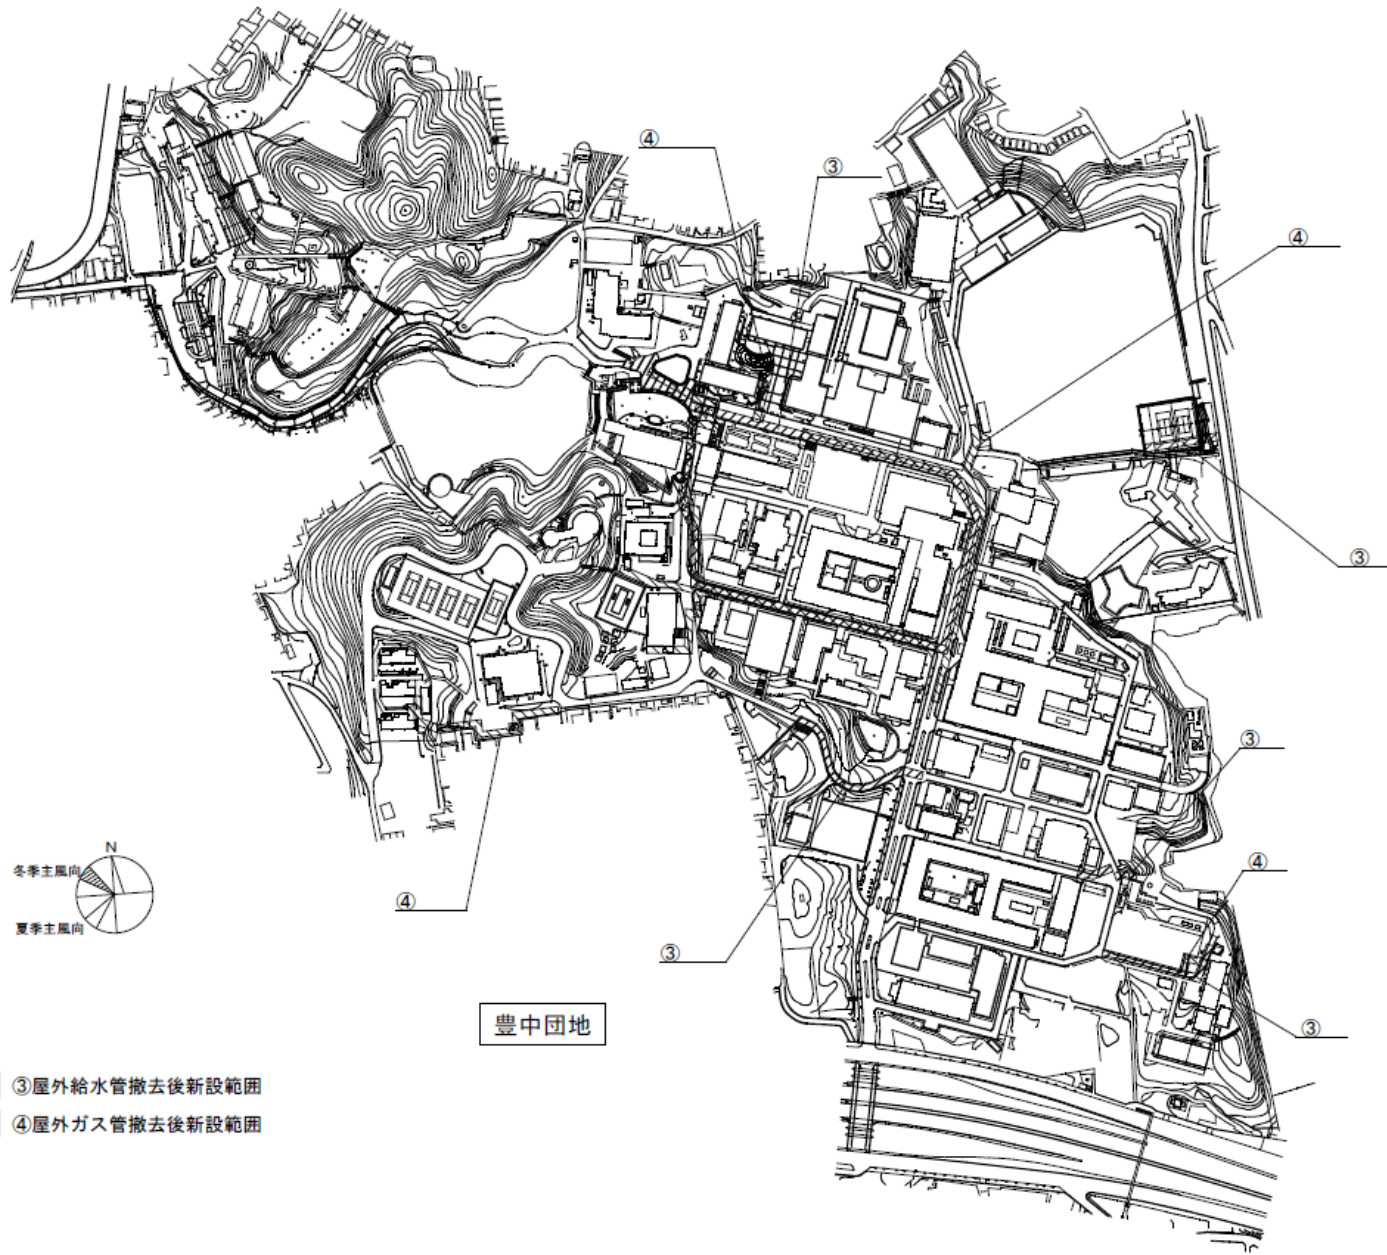


豊中団地

- ③屋外給水管撤去後新設範囲
- ④屋外ガス管撤去後新設範囲


団地名	001 豊中	事業名	大阪大学(豊中)ライフライン再生(電気設備等) 3/3	配置図	1/6,000
-----	--------	-----	-----------------------------	-----	---------

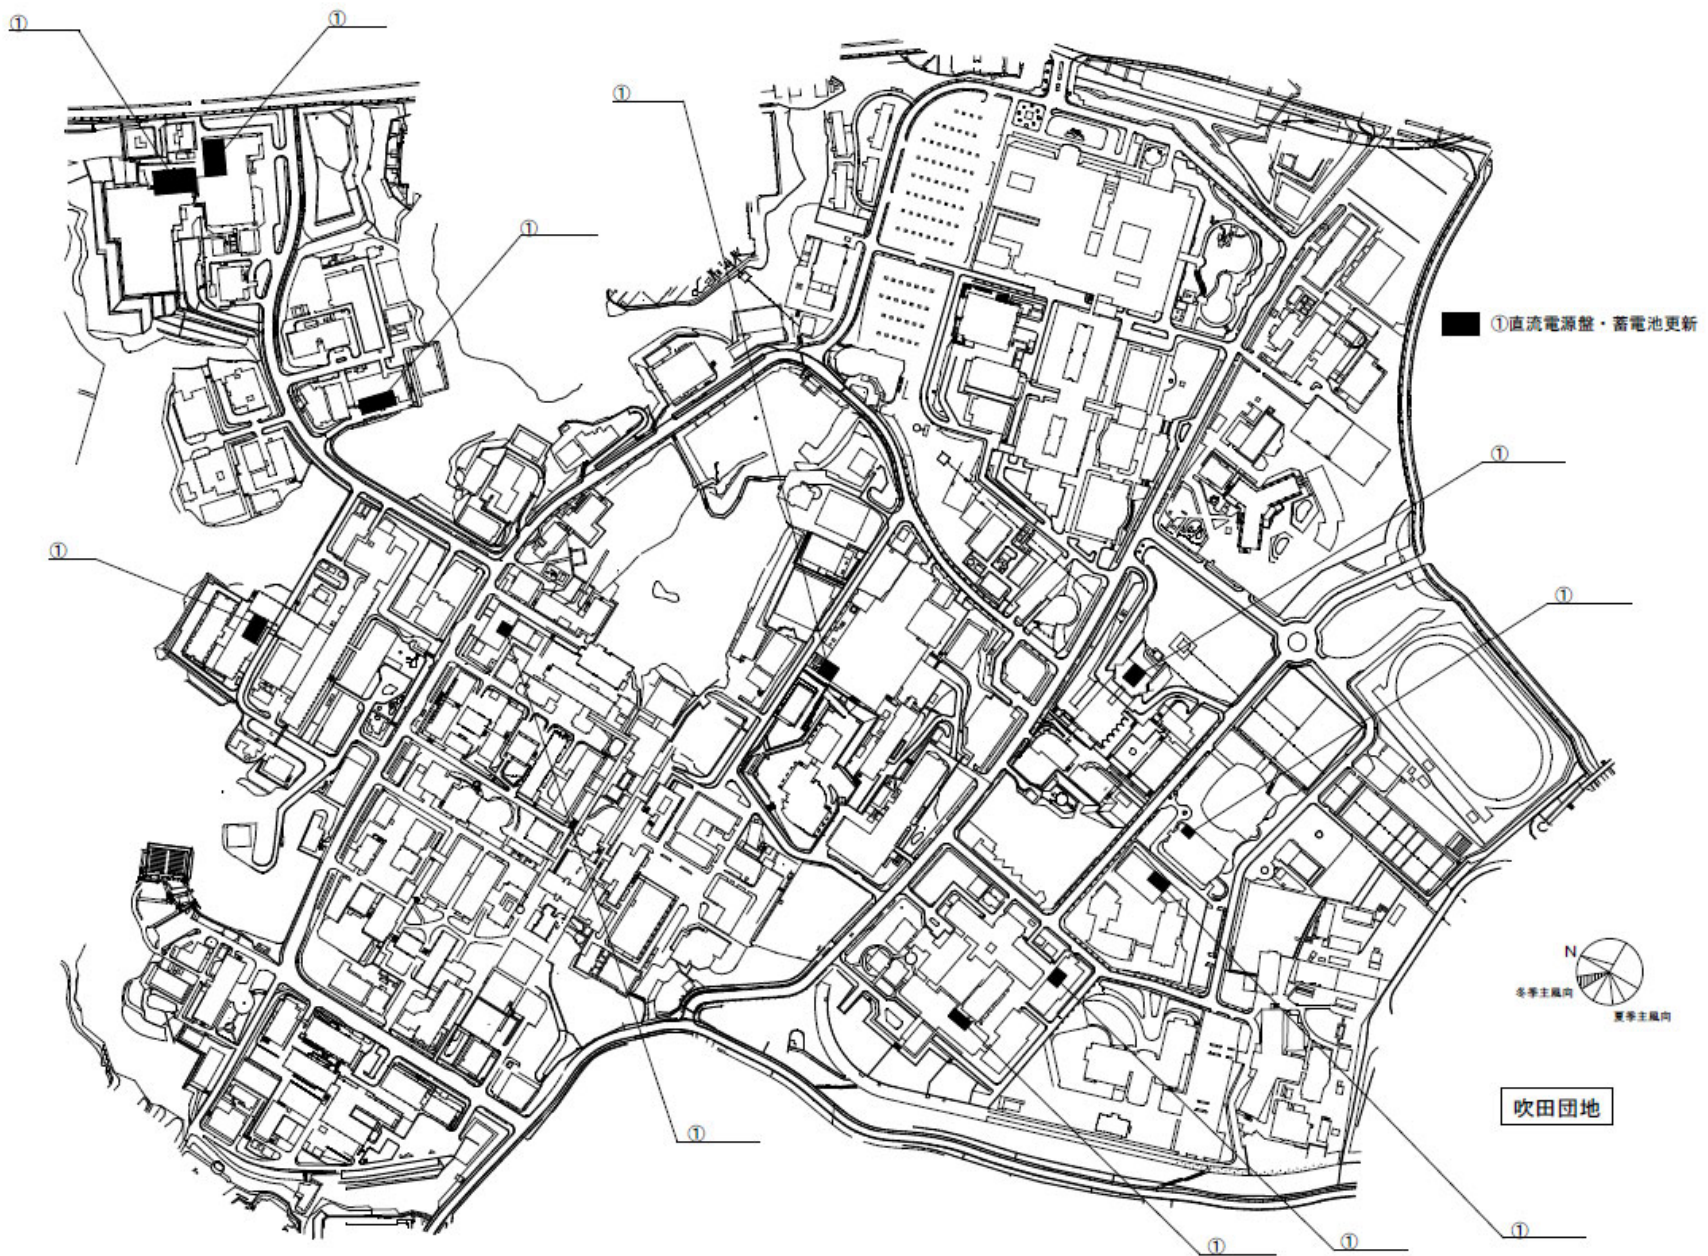


団地名	002 吹田 003	事業名	大阪大学(吹田)ライフライン再生(電気設備等) 1/2	配置図	1/6,000
-----	---------------	-----	-----------------------------	-----	---------

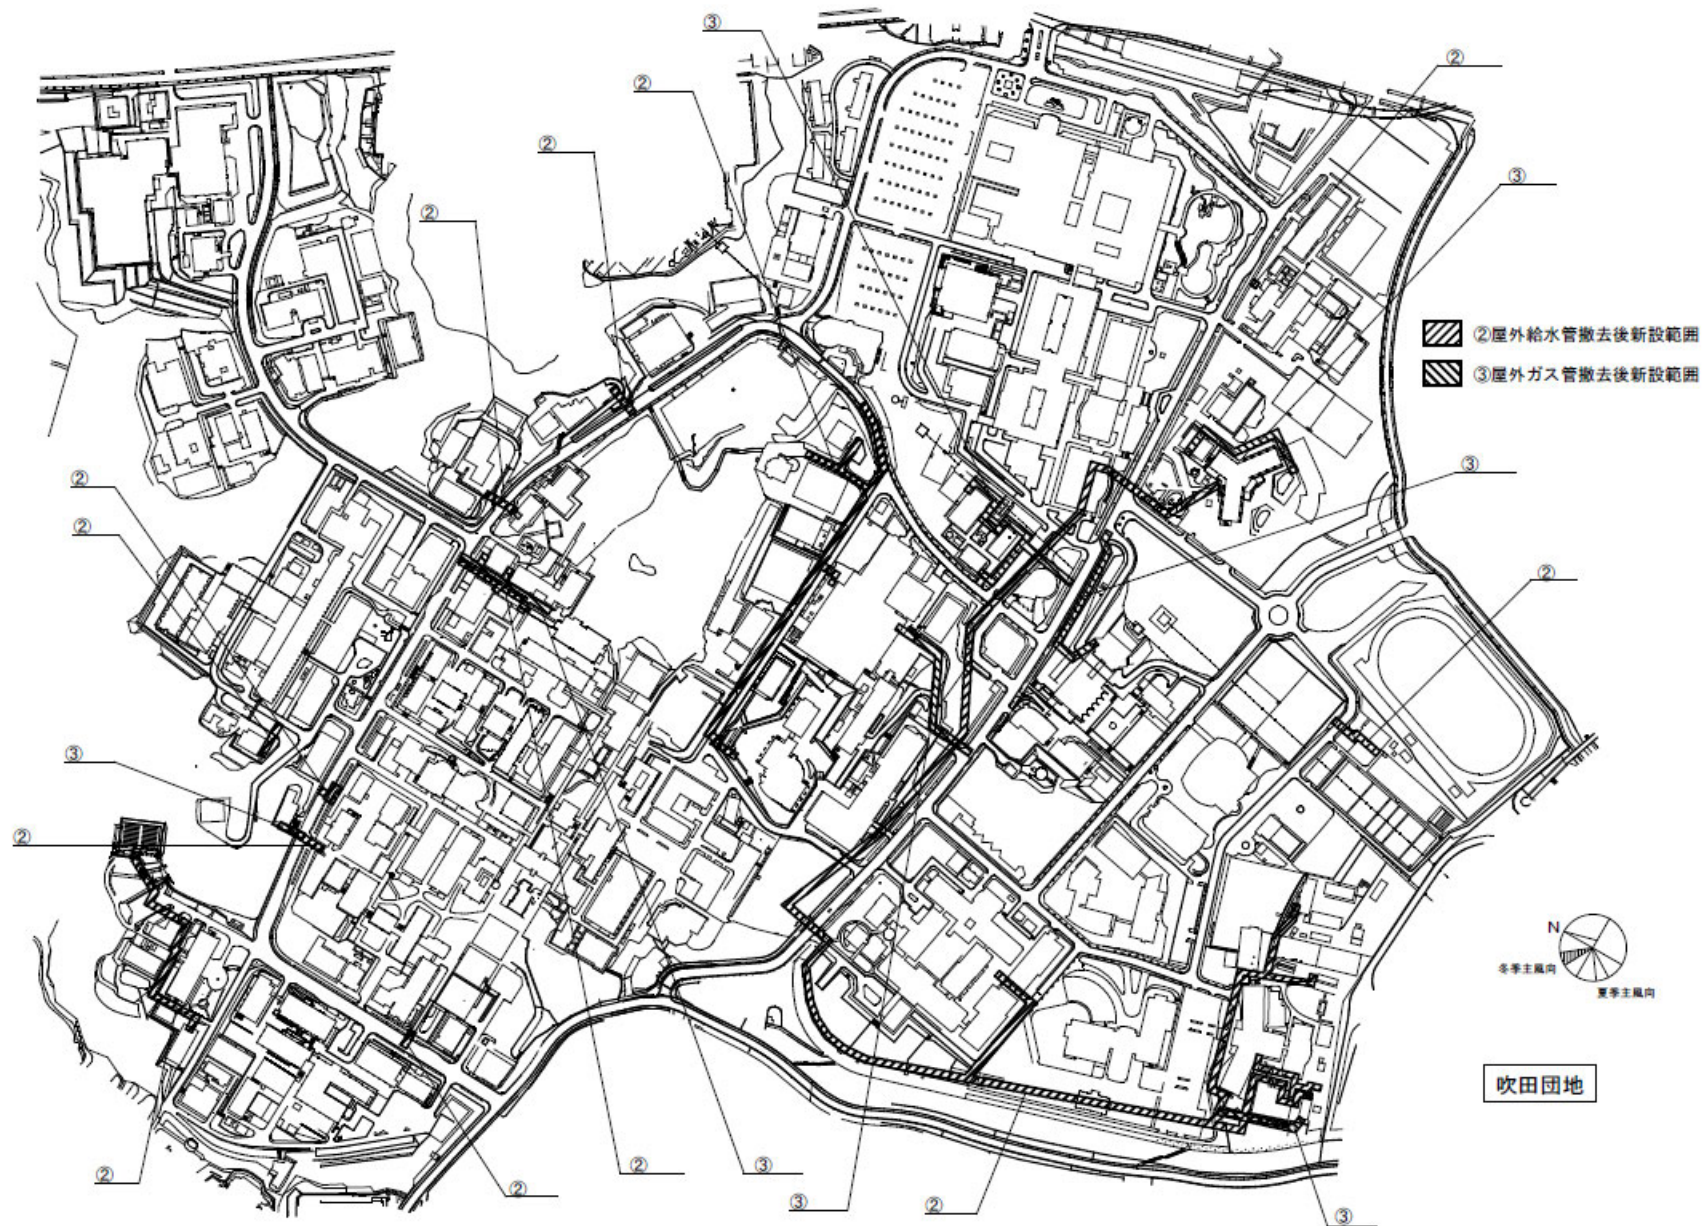


団地名	002 吹田 003	事業名	大阪大学(吹田)ライフライン再生(電気設備等) 2/2	配置図	1/6,000
-----	---------------	-----	-----------------------------	-----	---------

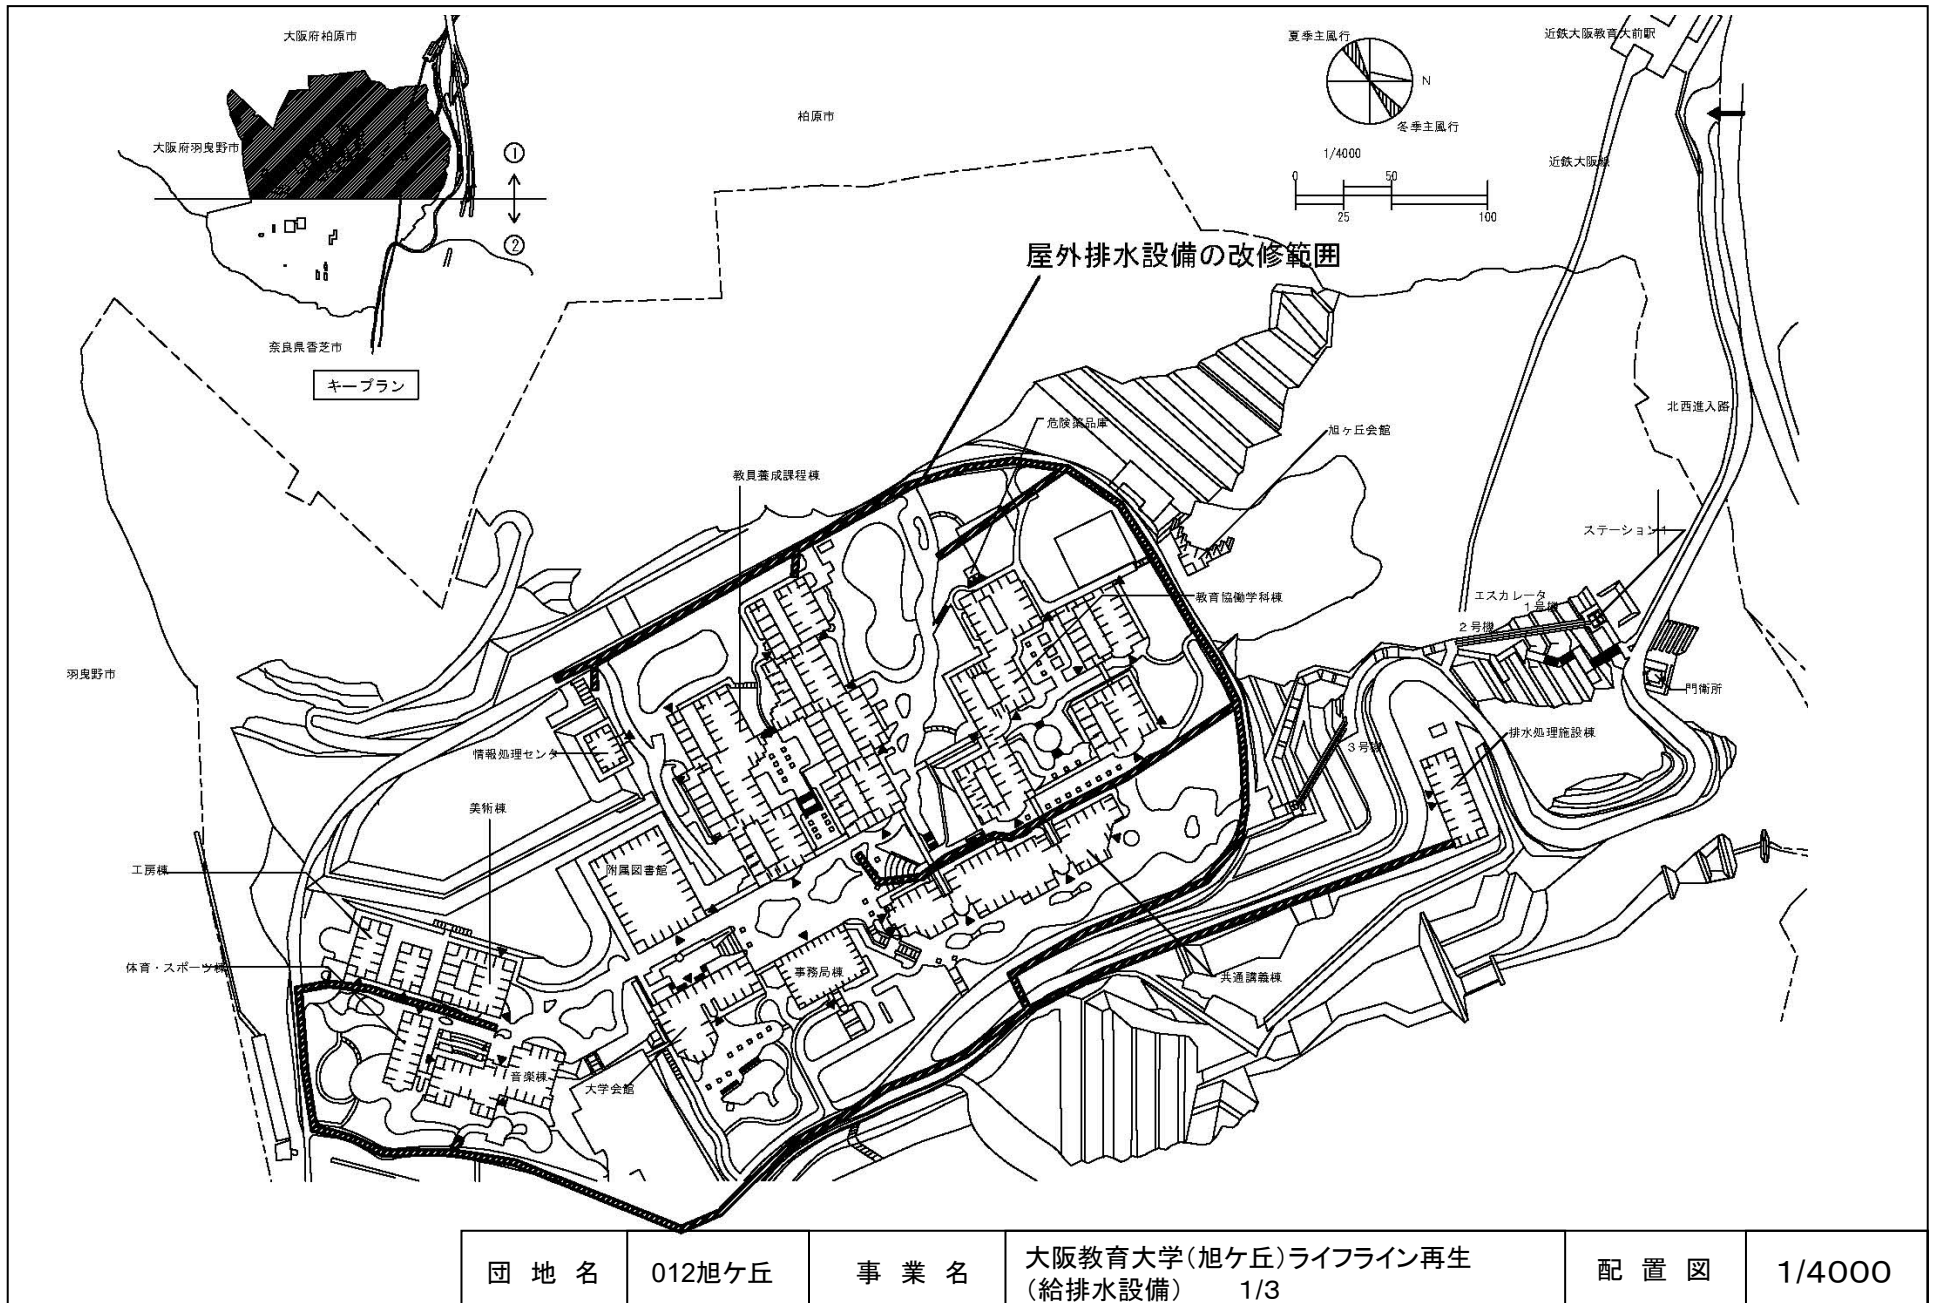


団地名	012旭ヶ丘	事業名	大阪教育大学(旭ヶ丘)ライフライン再生 (給排水設備) 1/3	配置図	1/4000
-----	--------	-----	------------------------------------	-----	--------

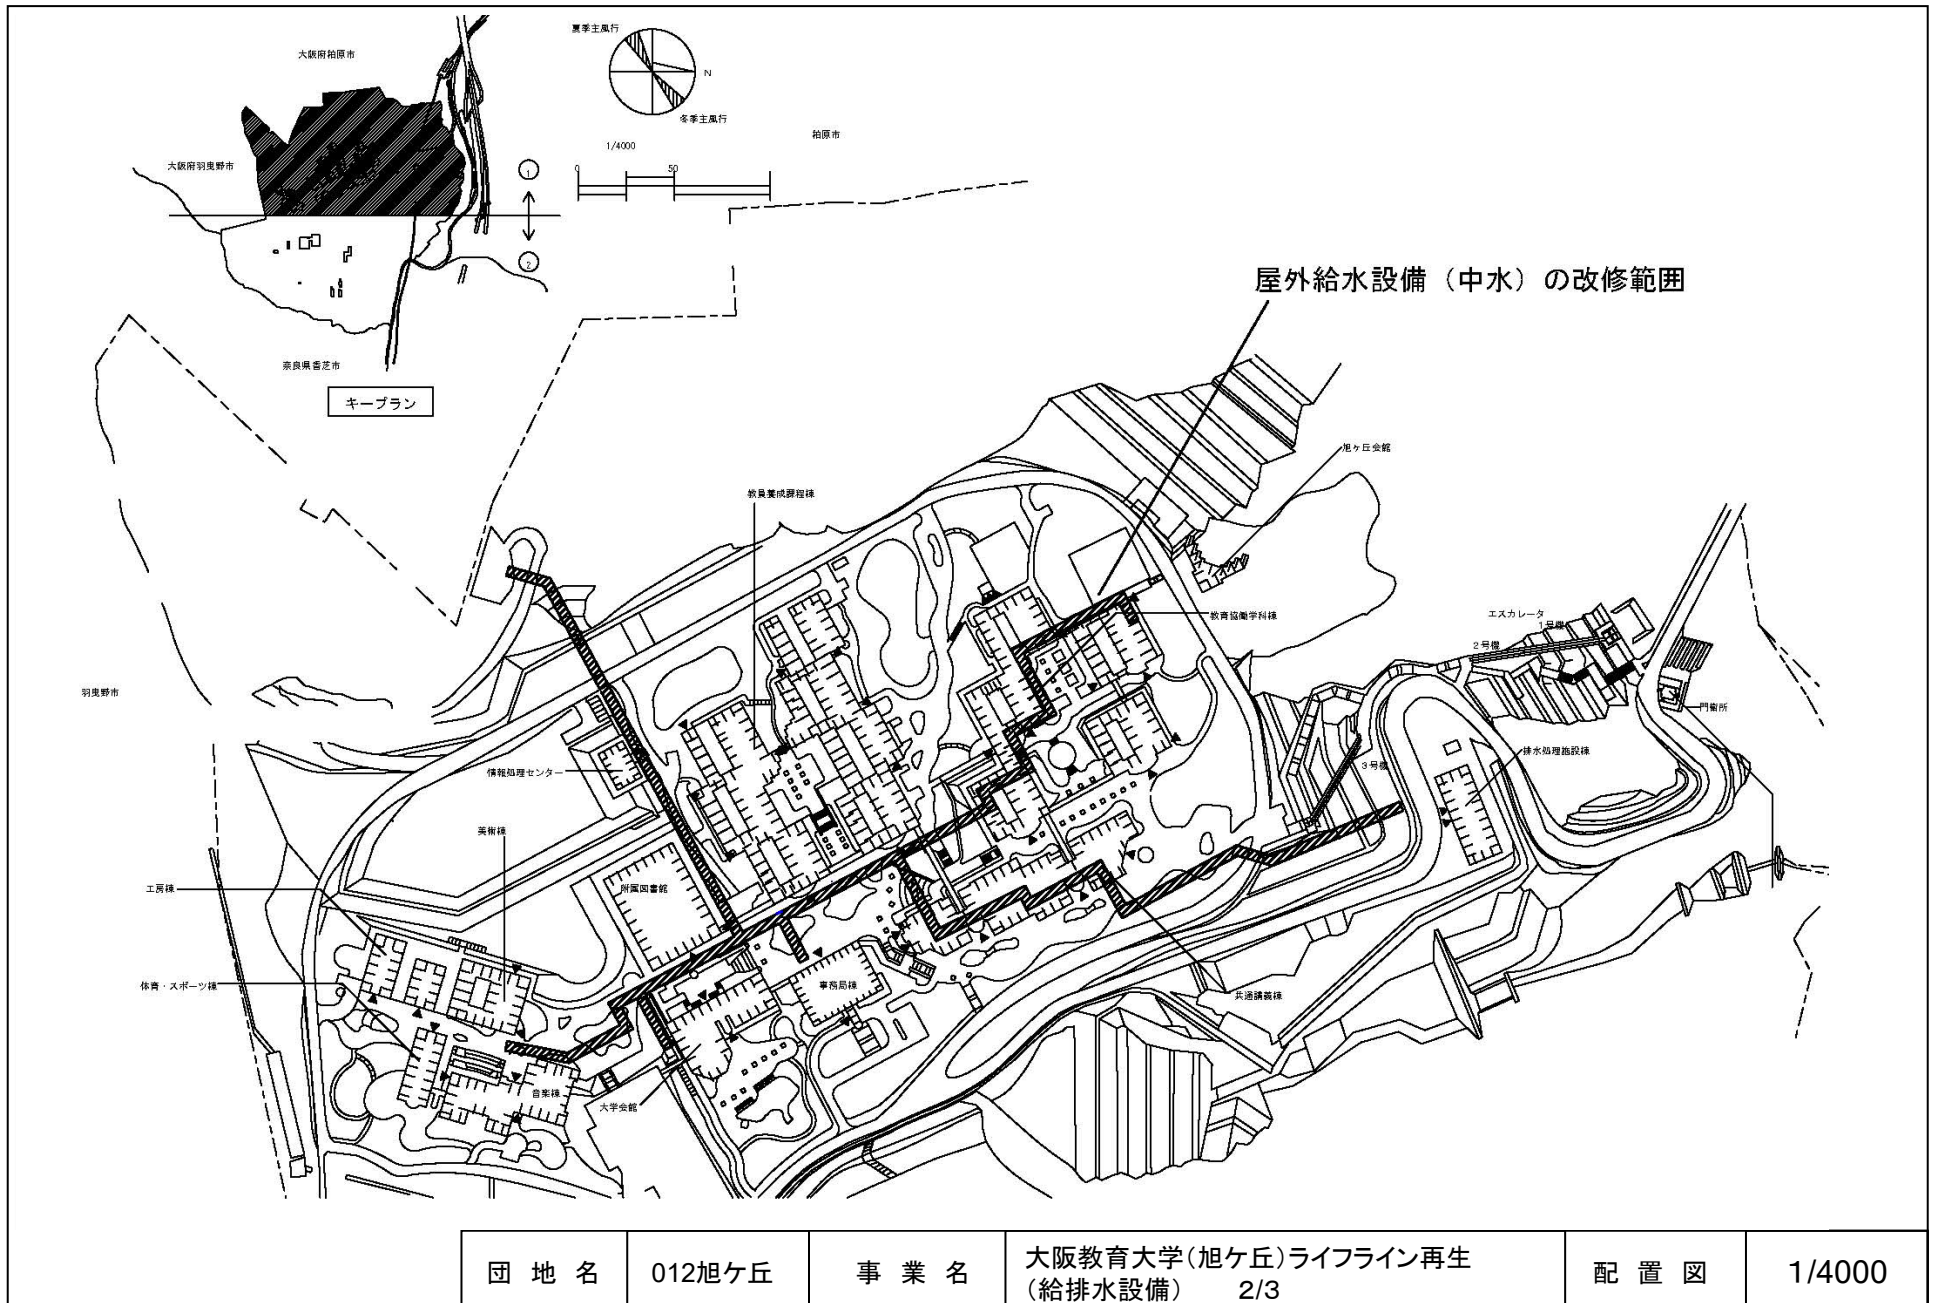


団地名	012旭ヶ丘	事業名	大阪教育大学(旭ヶ丘)ライフライン再生 (給排水設備) 2/3	配置図	1/4000
-----	--------	-----	------------------------------------	-----	--------

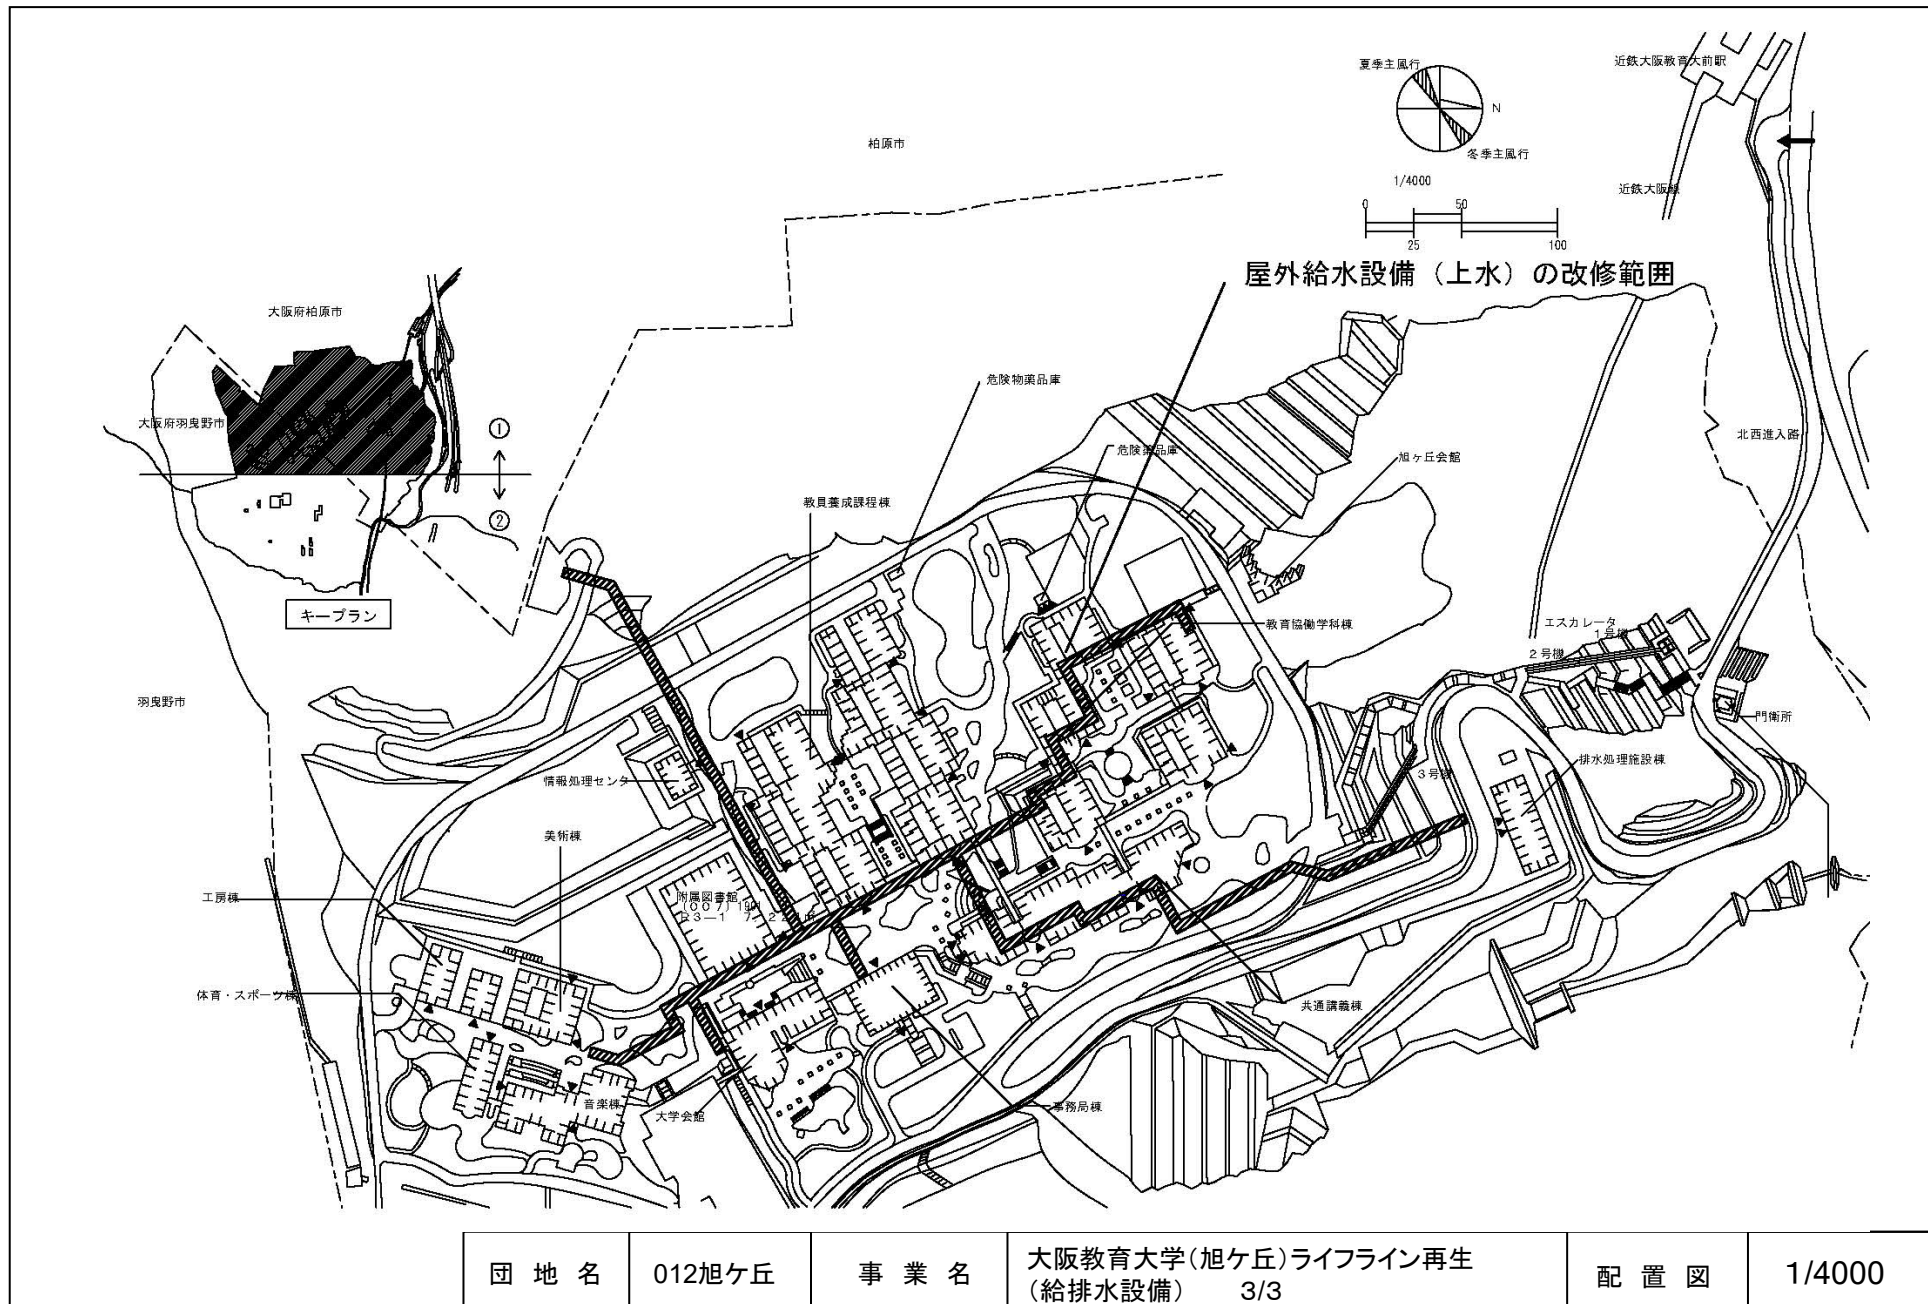


団地名	012旭ヶ丘	事業名	大阪教育大学(旭ヶ丘)ライフライン再生 (給排水設備) 3/3	配置図	1/4000
-----	--------	-----	------------------------------------	-----	--------


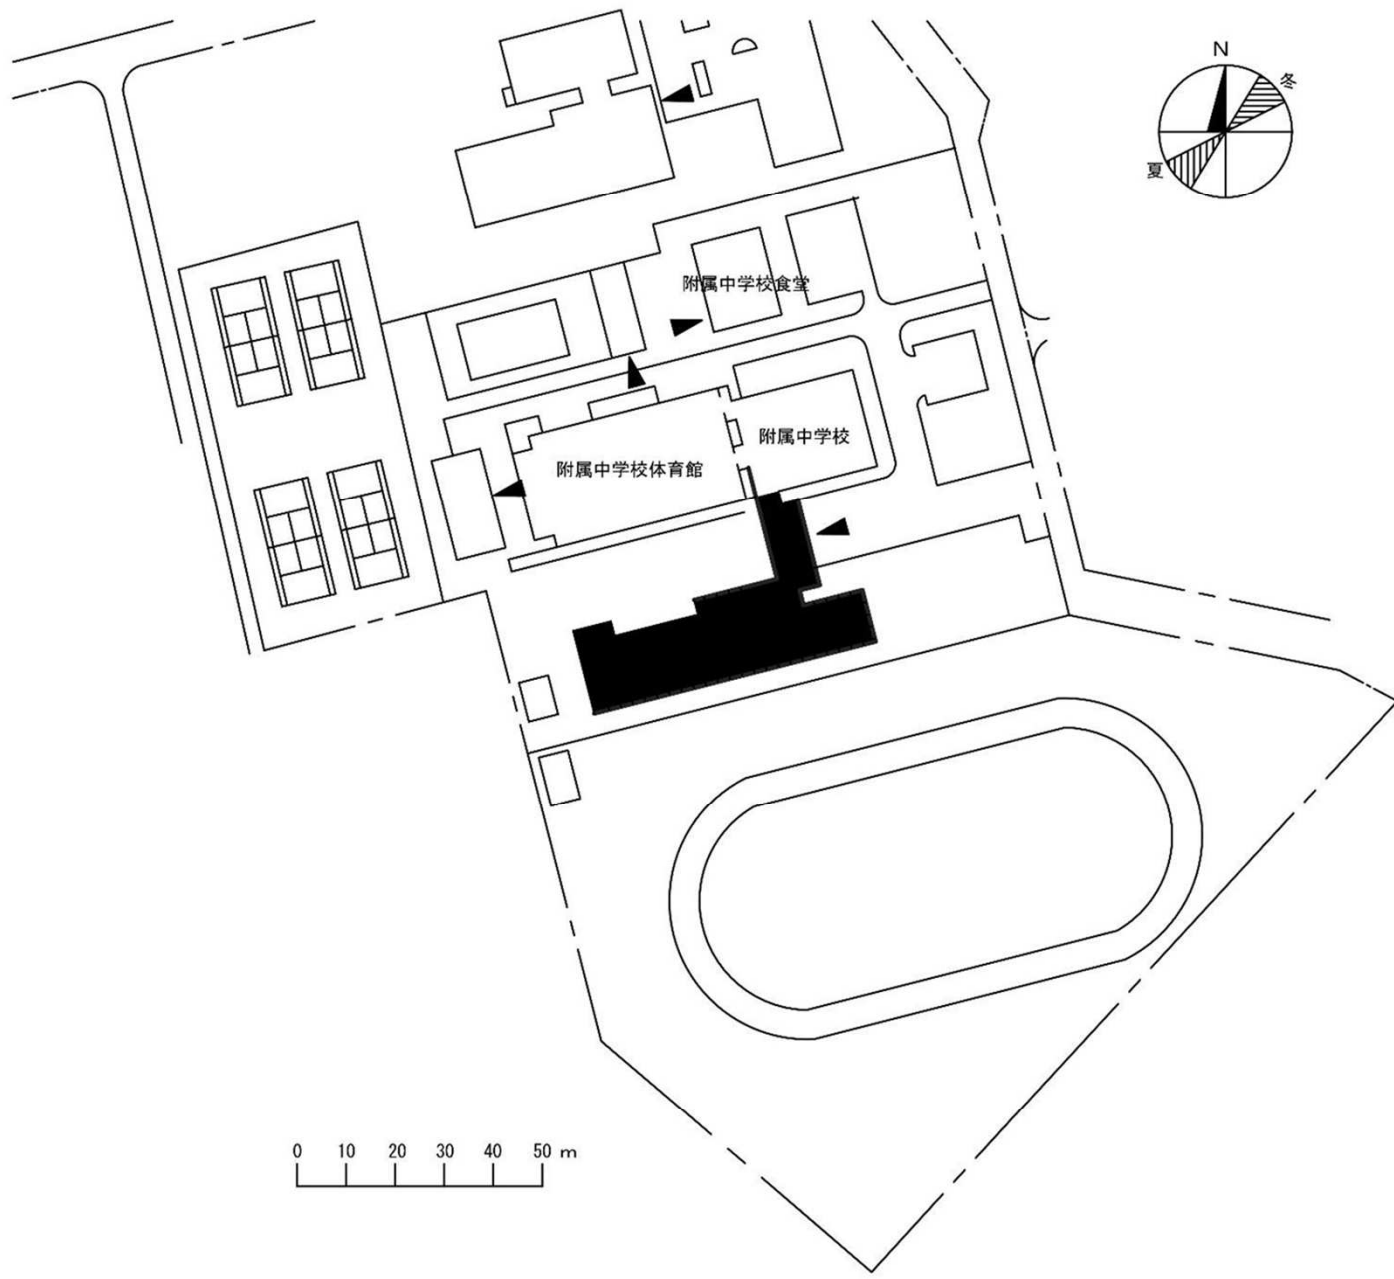


団地名	002 山国2	事業名	兵庫教育大学(山国(附中)) 校舎改修	配置図	1/1,500
-----	---------	-----	---------------------	-----	---------

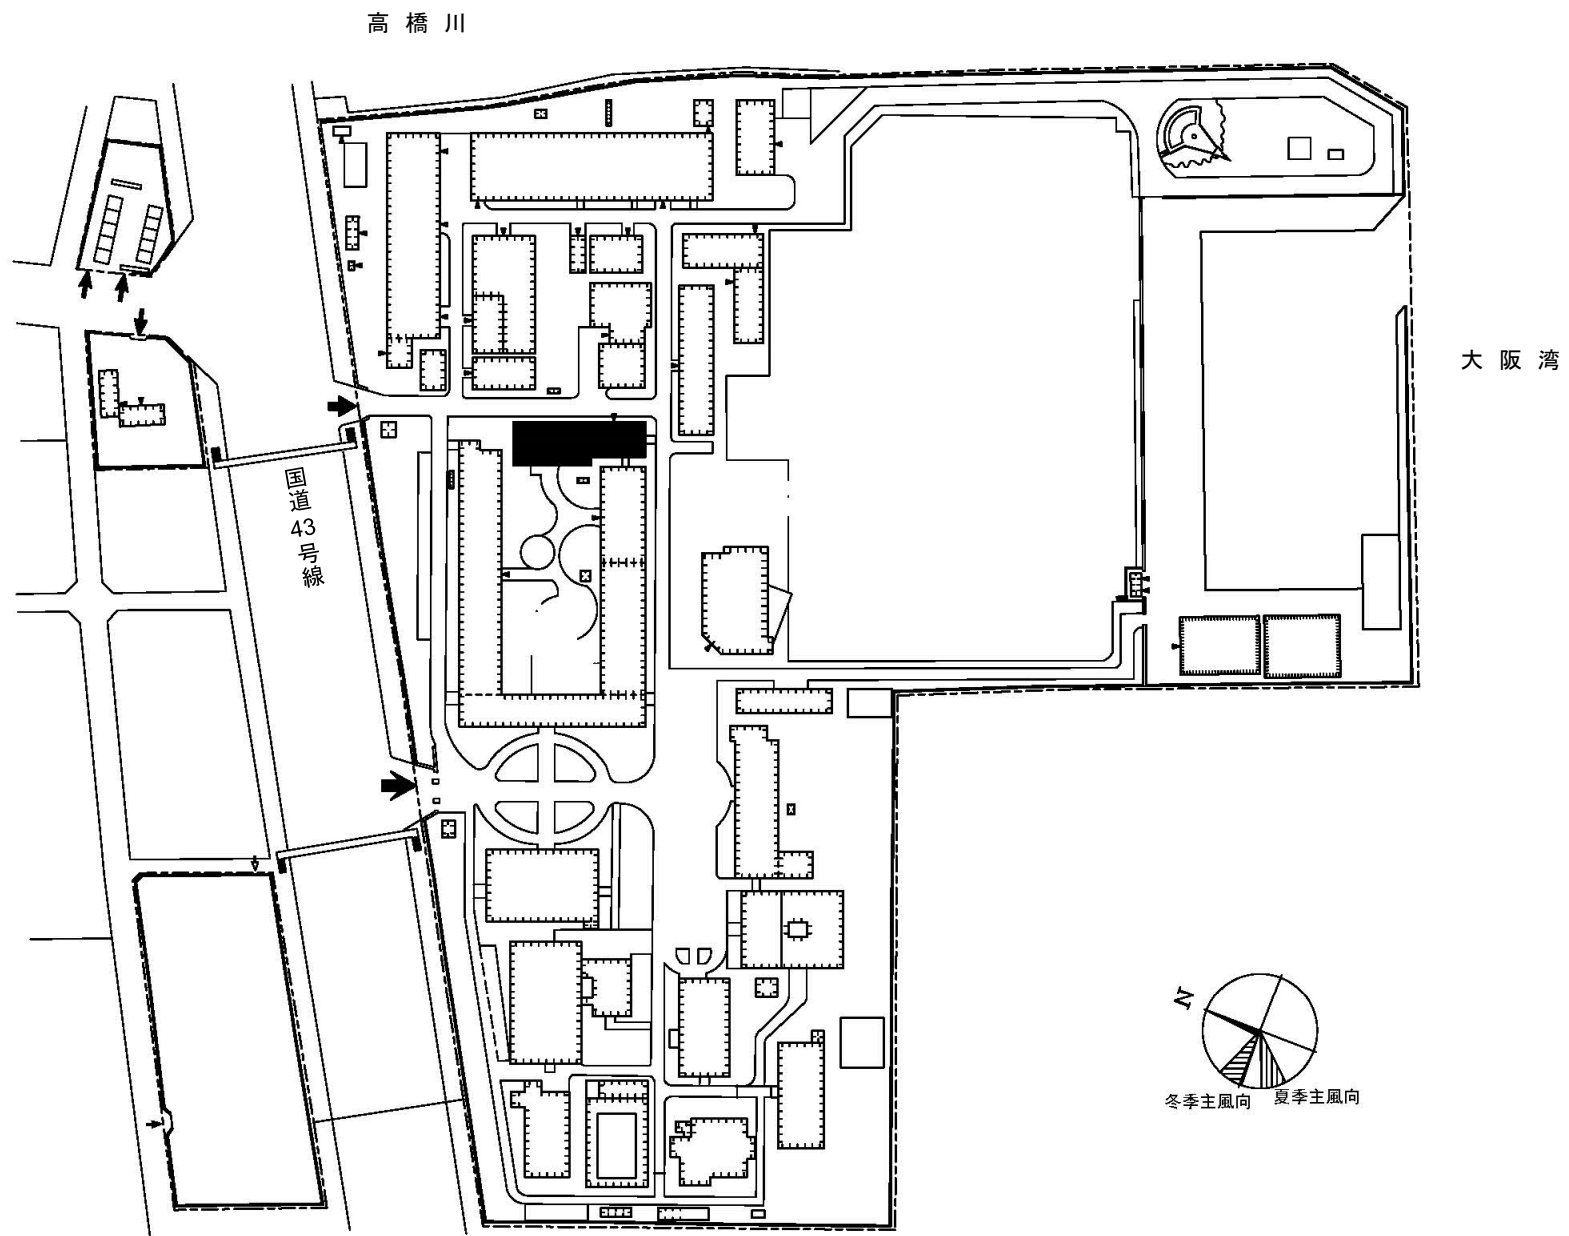


団地名	040 深江	事業名	神戸大学(深江)総合研究棟改修 (海洋政策科学系)	配置図	1/3,000
-----	--------	-----	------------------------------	-----	---------

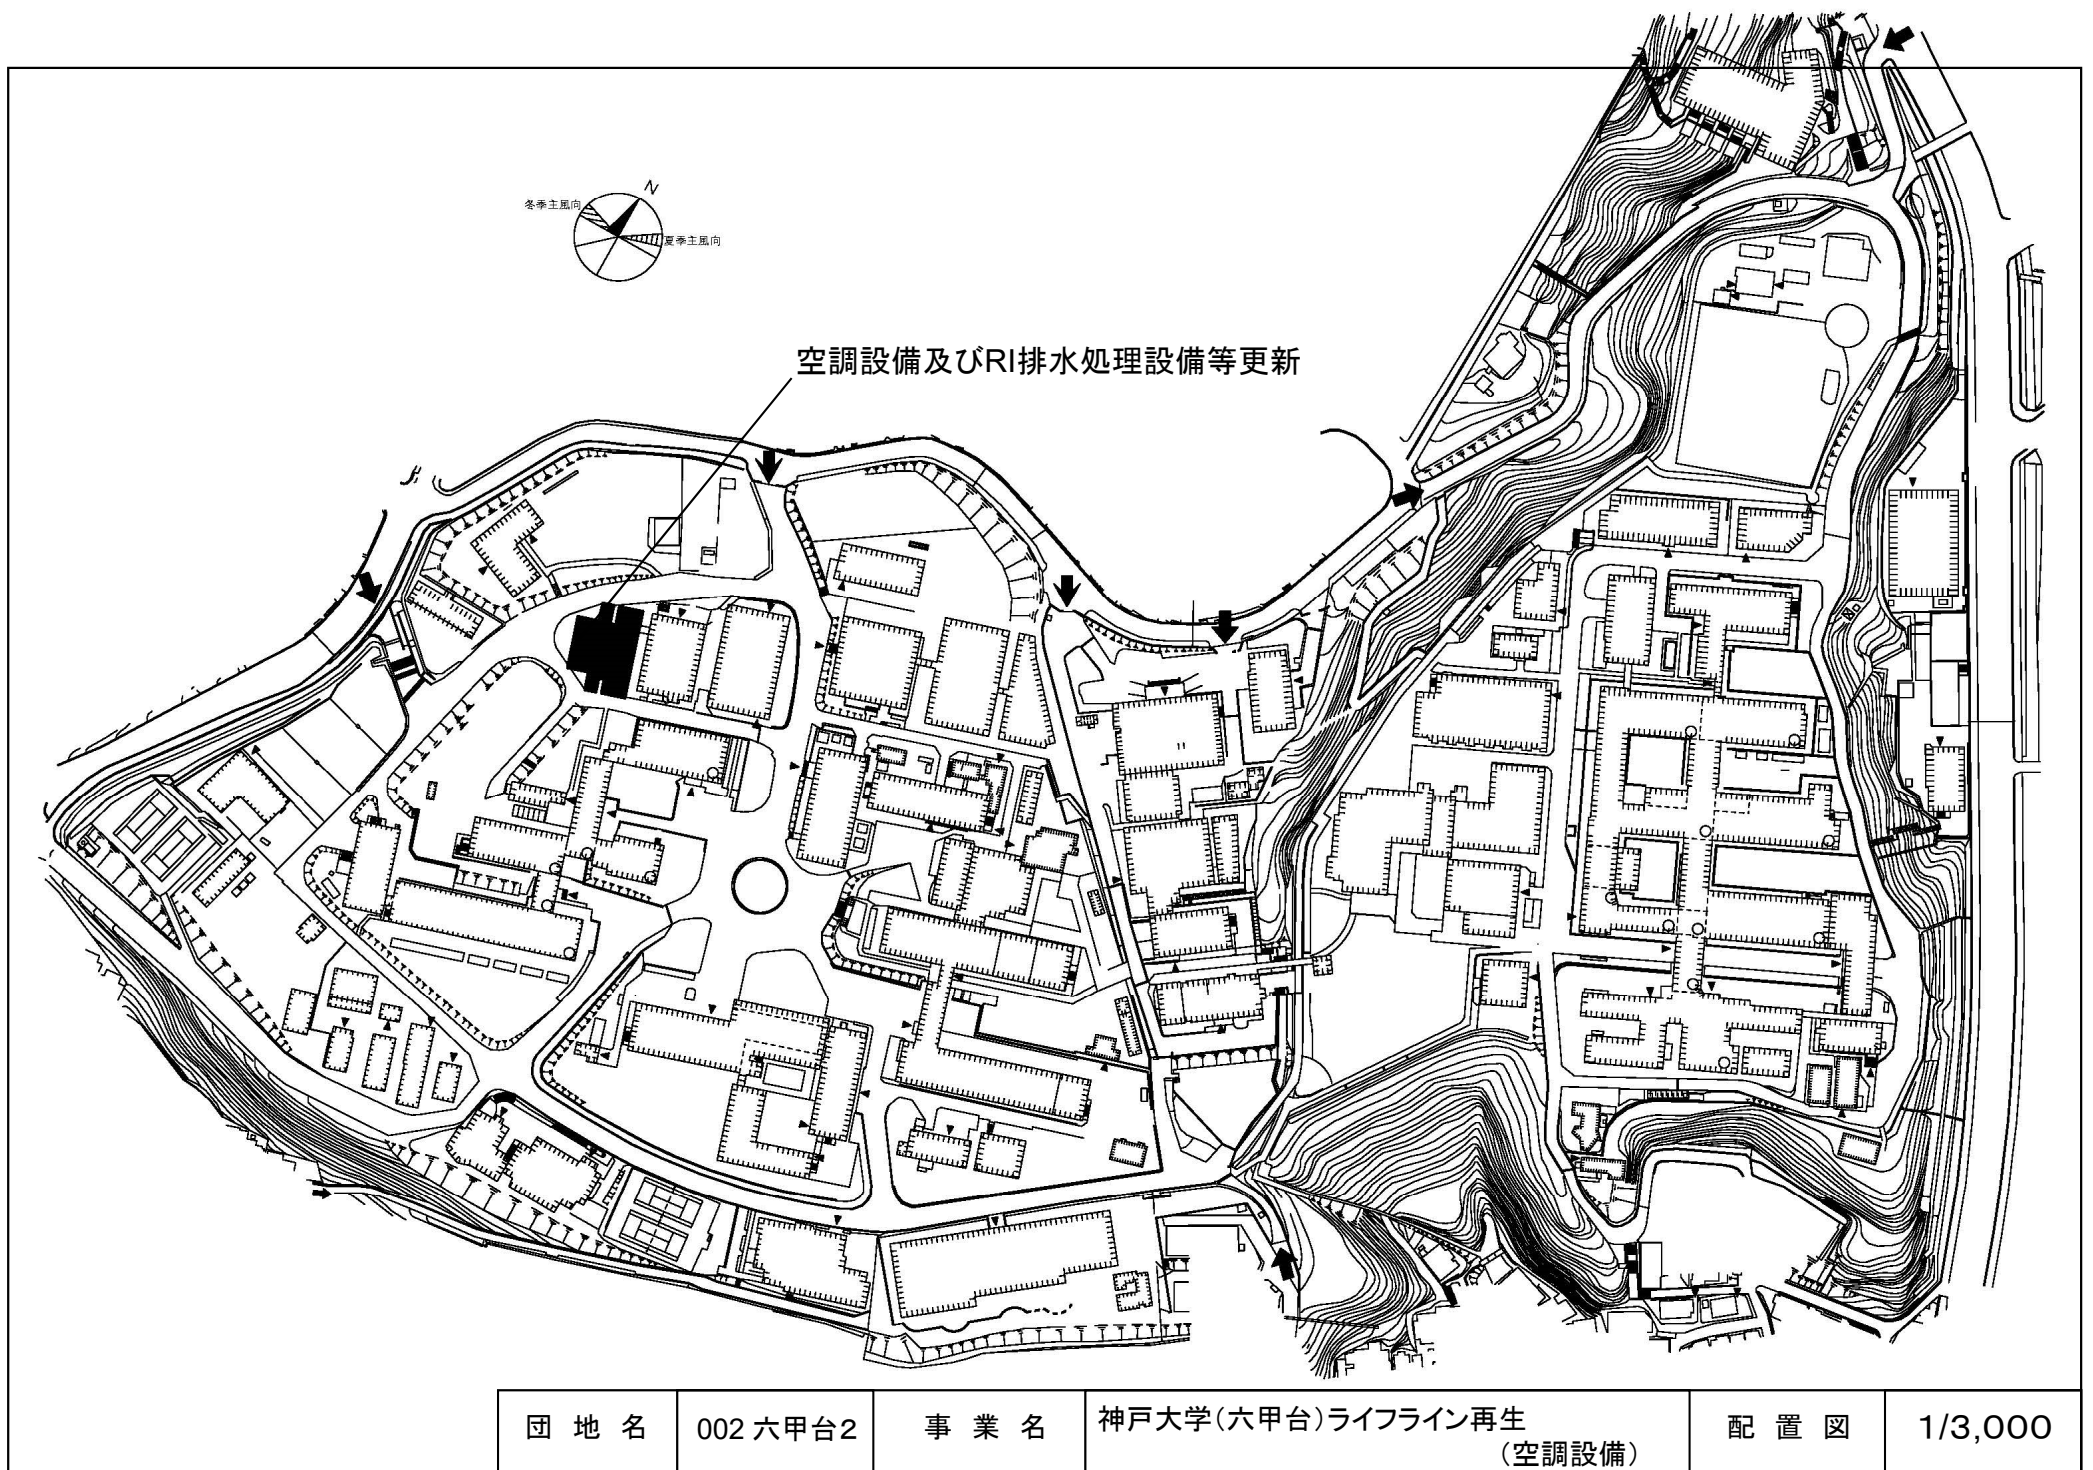


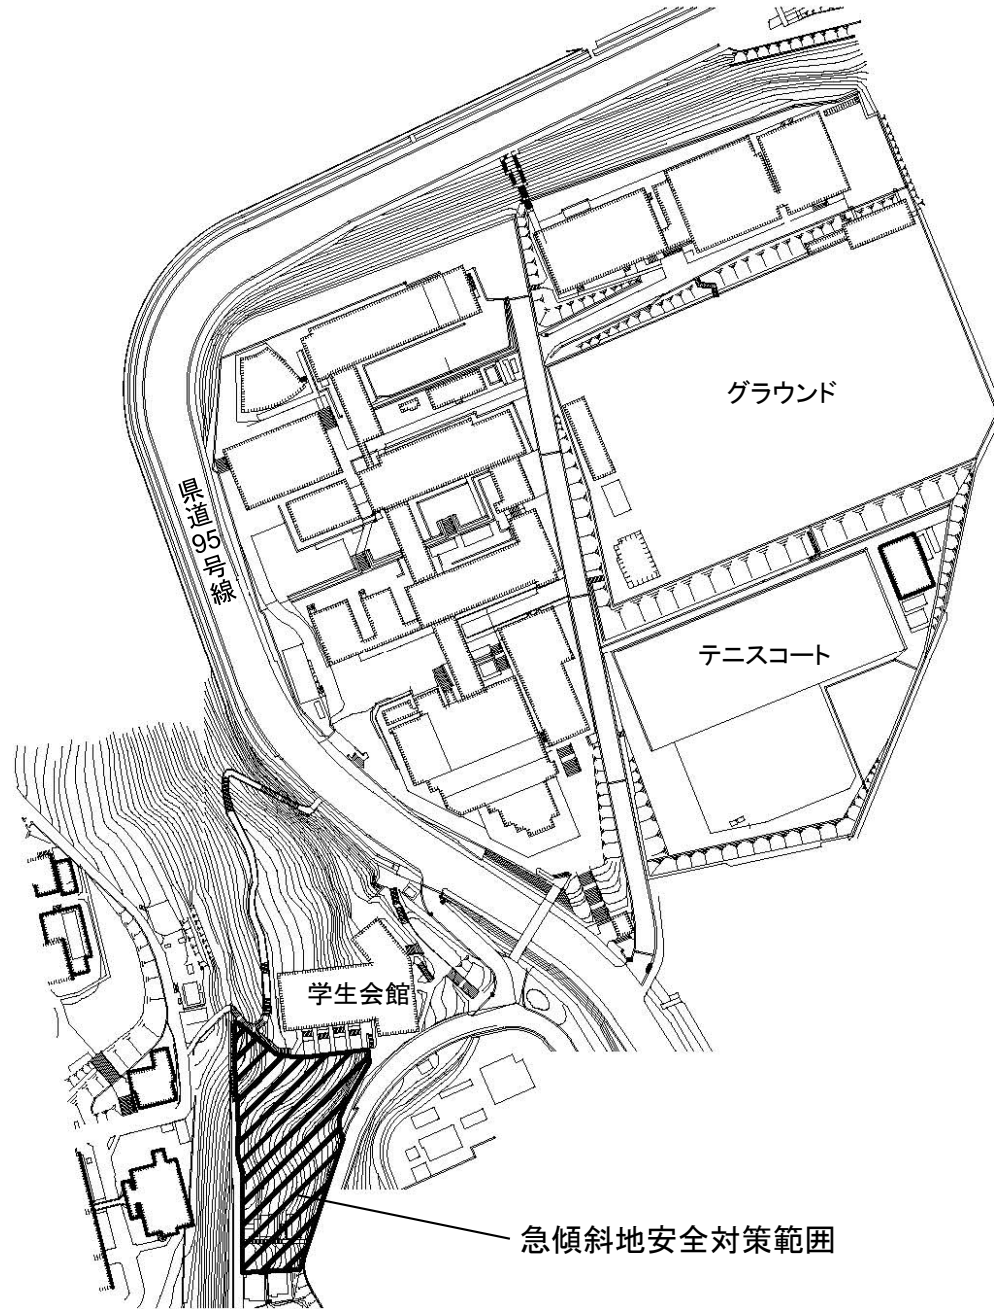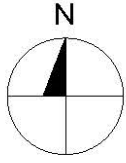


団地名	004 鶴甲1	事業名	神戸大学(鶴甲)基幹・環境整備 (急傾斜地安全対策)	配置図	1/2,500
-----	---------	-----	-------------------------------	-----	---------

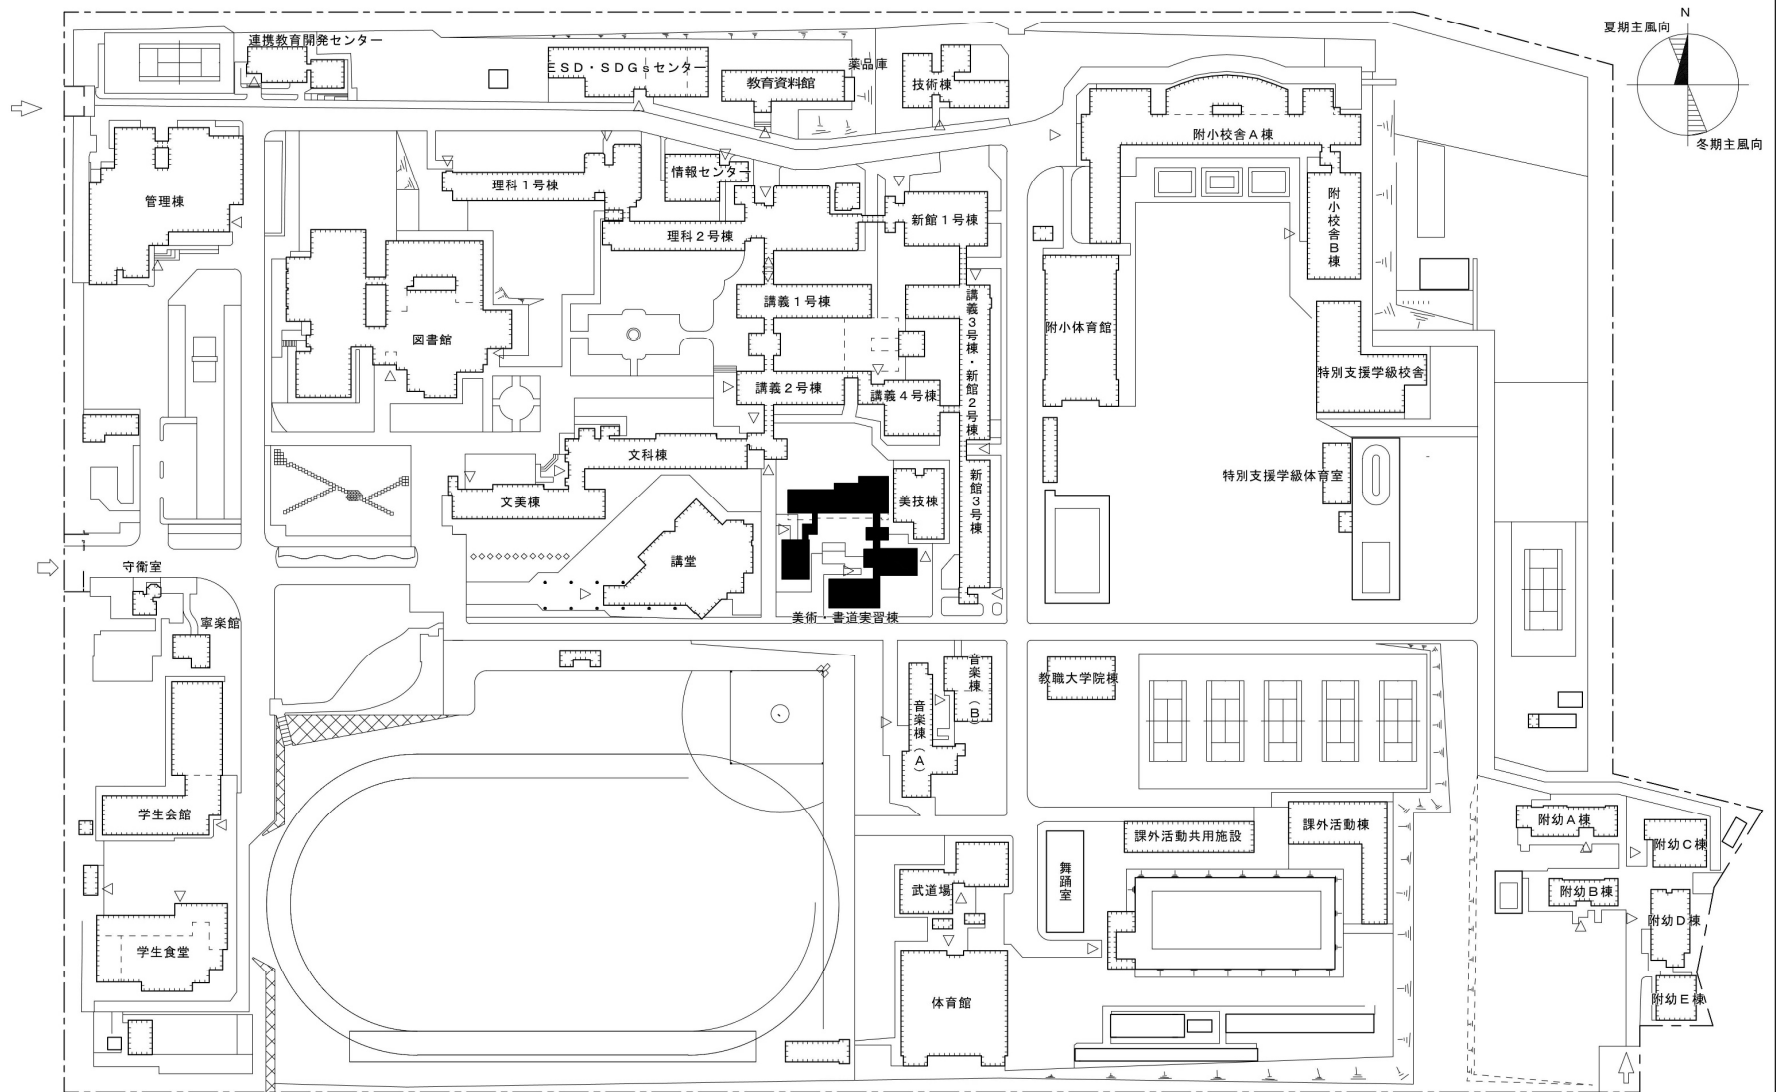



団地名	001 高畑	事業名	奈良国立大学機構（奈良教育）（高畑）美術実習棟等改修	配置図	1/2000
-----	--------	-----	----------------------------	-----	--------

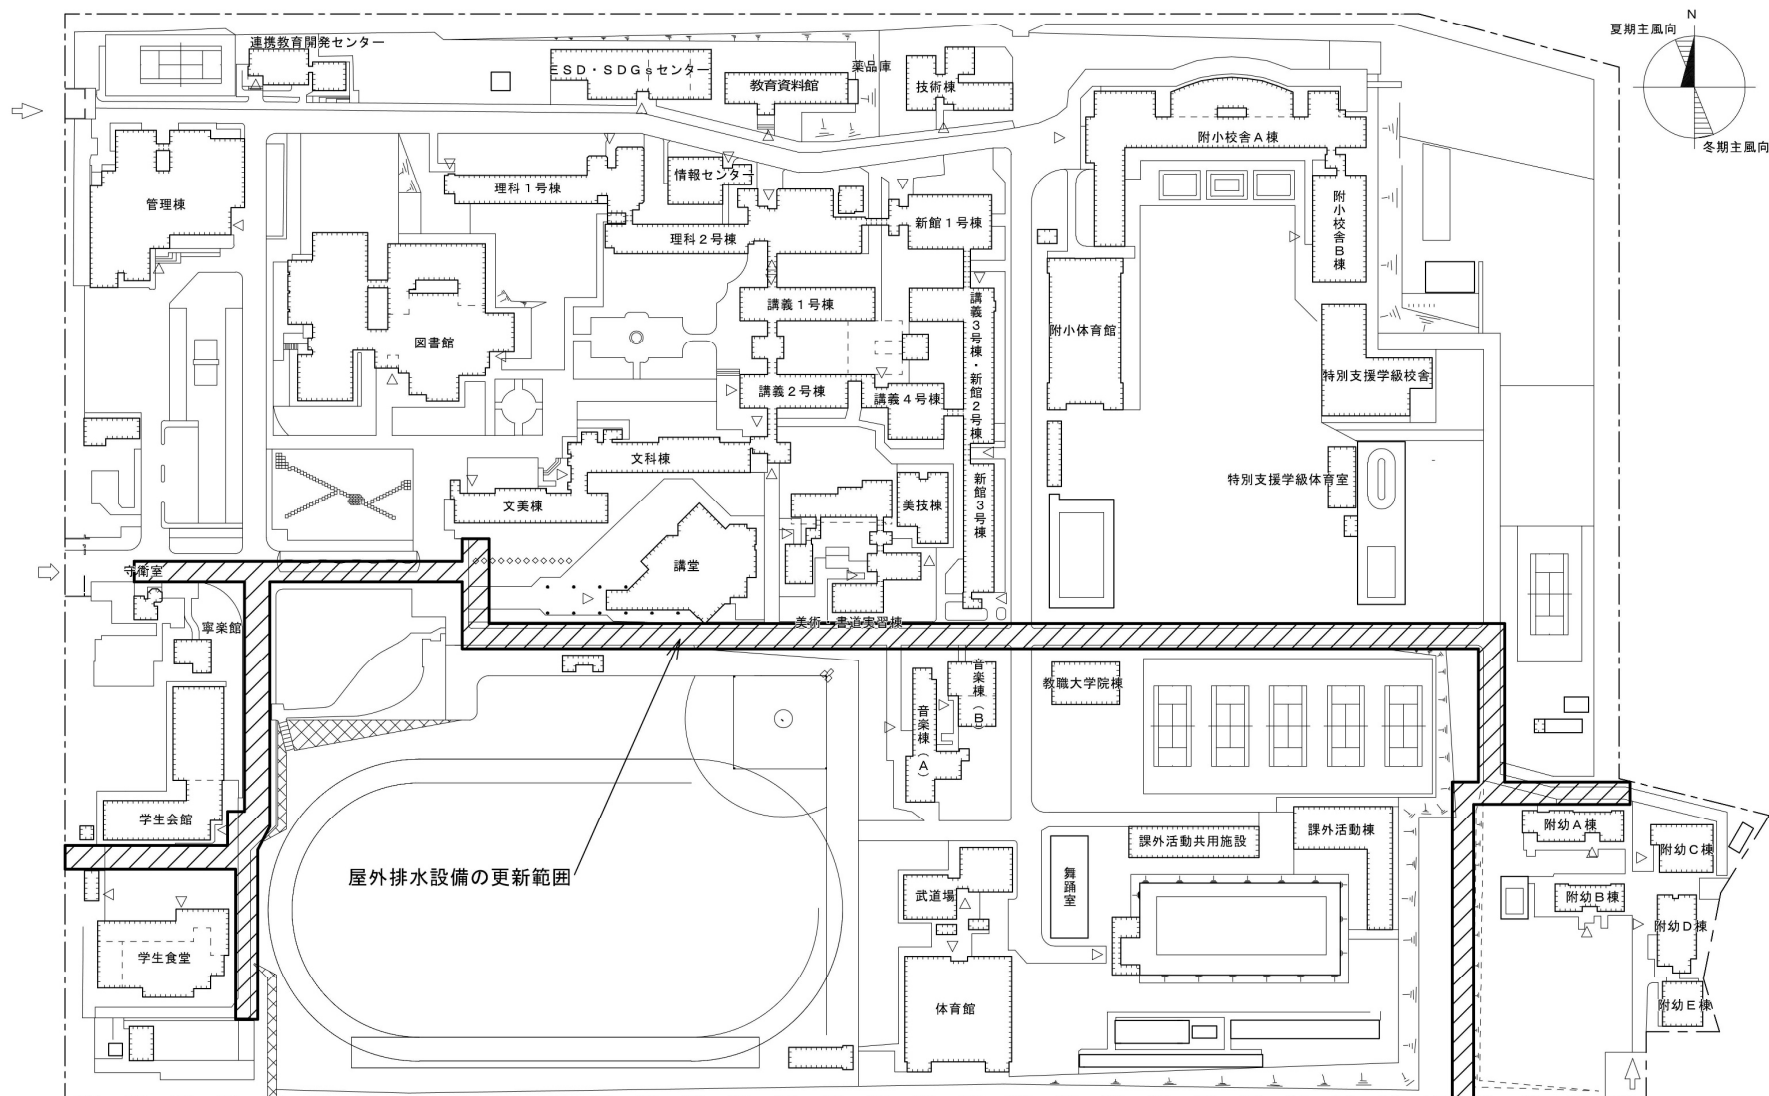



団地名	001 高畑	事業名	奈良国立大学機構(奈良教育)(高畑)ライフライン再生Ⅱ(給排水設備)	配置図	1/2000
-----	--------	-----	------------------------------------	-----	--------

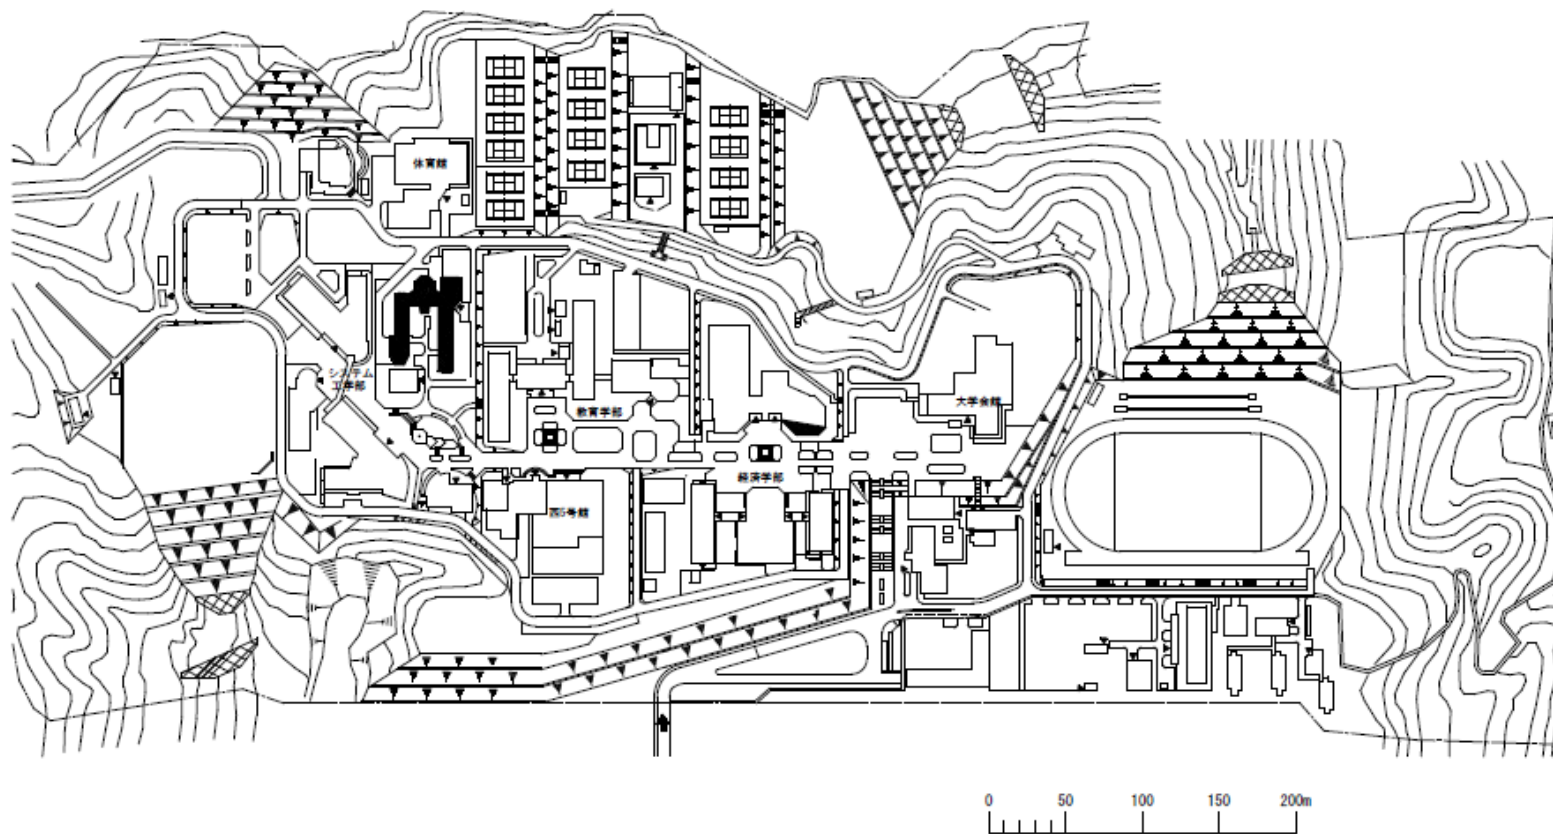


団地名	010 栄谷	事業名	和歌山大学(栄谷)総合研究棟改修(教育学系)	配置図	1/5,000
-----	--------	-----	------------------------	-----	---------

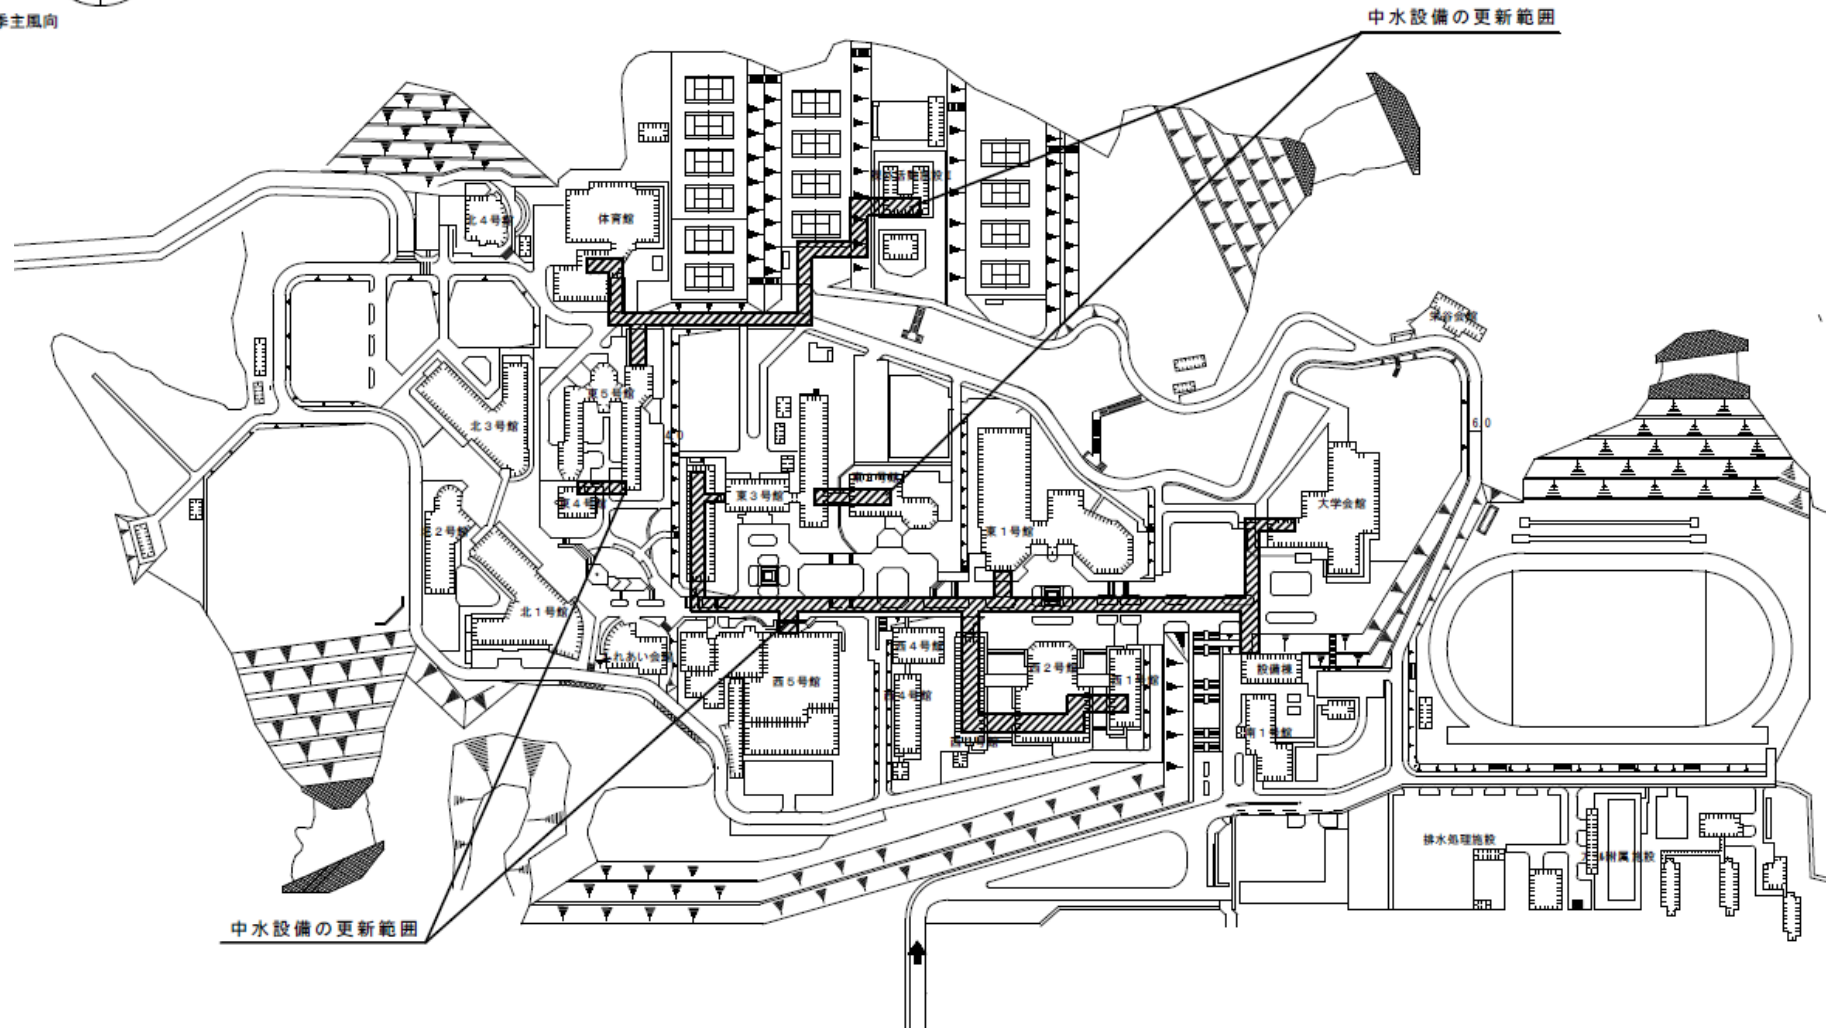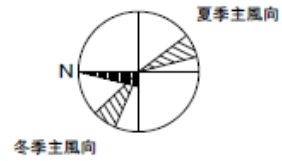




団地名	010 栄谷	事業名	和歌山大学(栄谷)ライフライン再生(給排水設備)	配置図	1/3,000
-----	--------	-----	--------------------------	-----	---------

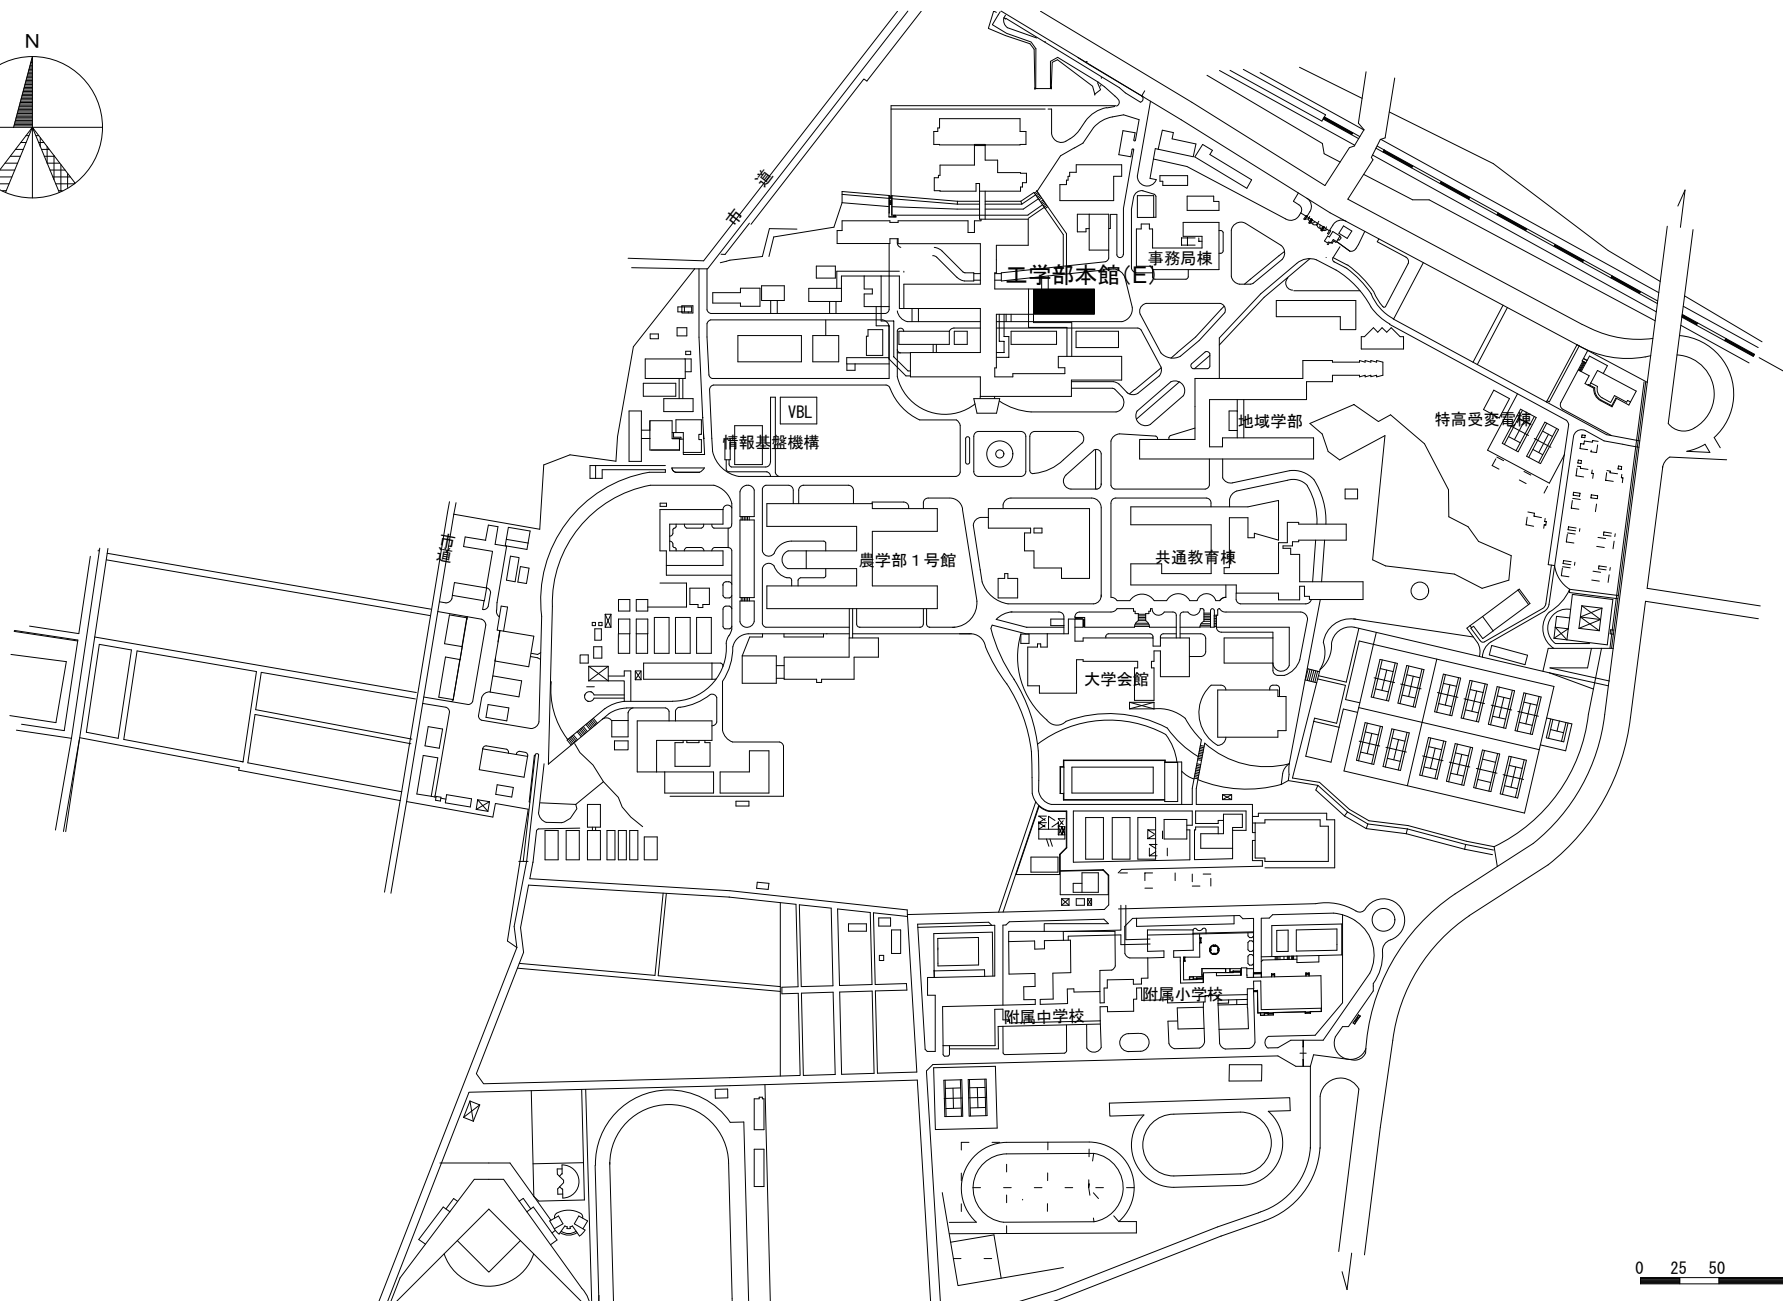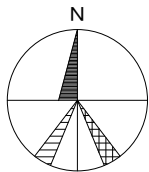



団地名	001 三浦	事業名	鳥取大学(三浦)総合研究棟改修(工学系)	配置図	1/5,000
-----	--------	-----	----------------------	-----	---------

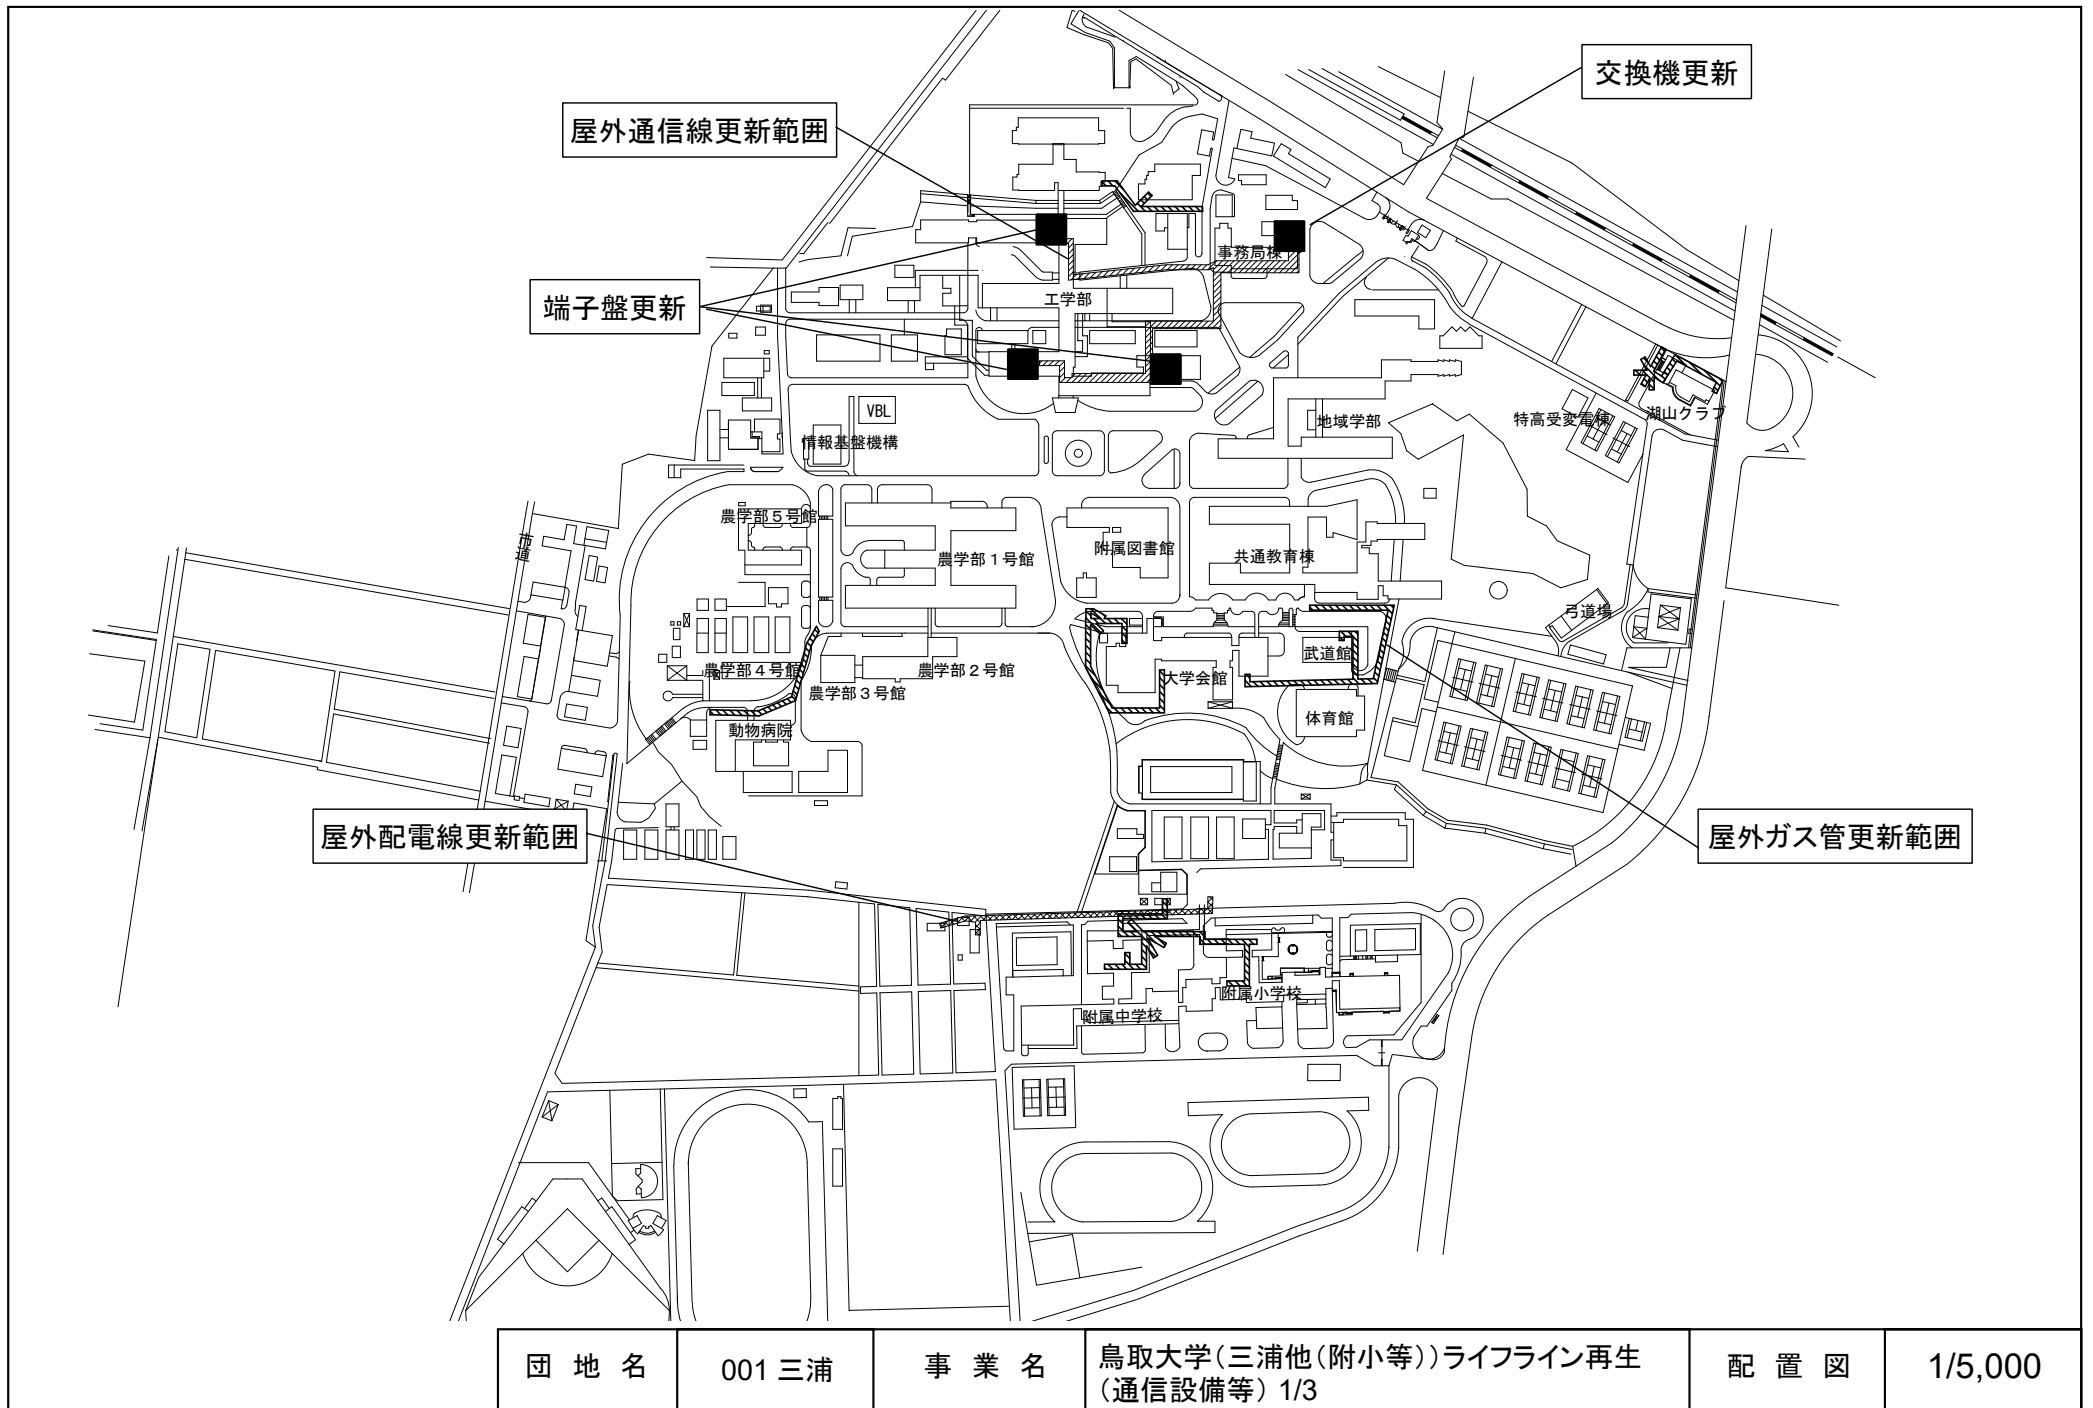


団地名	001 三浦	事業名	鳥取大学(三浦他(附小等))ライフライン再生 (通信設備等) 1/3	配置図	1/5,000
-----	--------	-----	---------------------------------------	-----	---------

 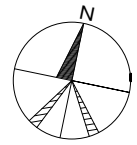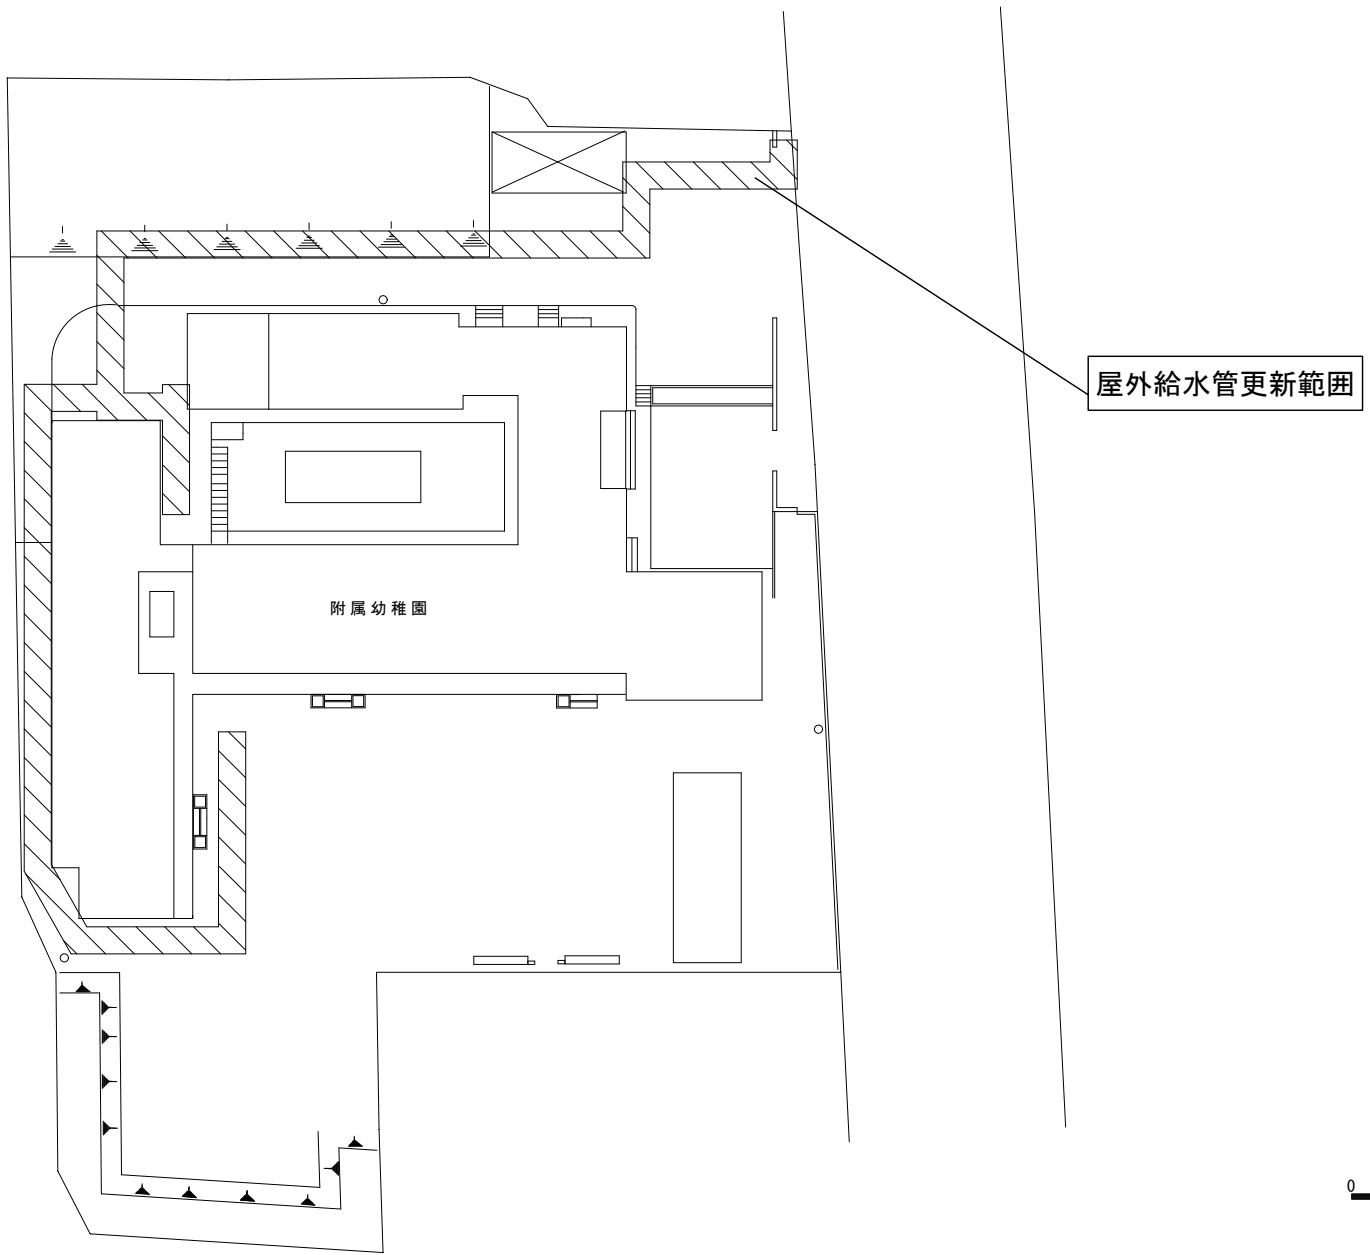




団地名	004 湖山(附幼)	事業名	鳥取大学(三浦他(附小等))ライフライン再生 (通信設備等) 2/3	配置図	1/600
-----	------------	-----	---------------------------------------	-----	-------

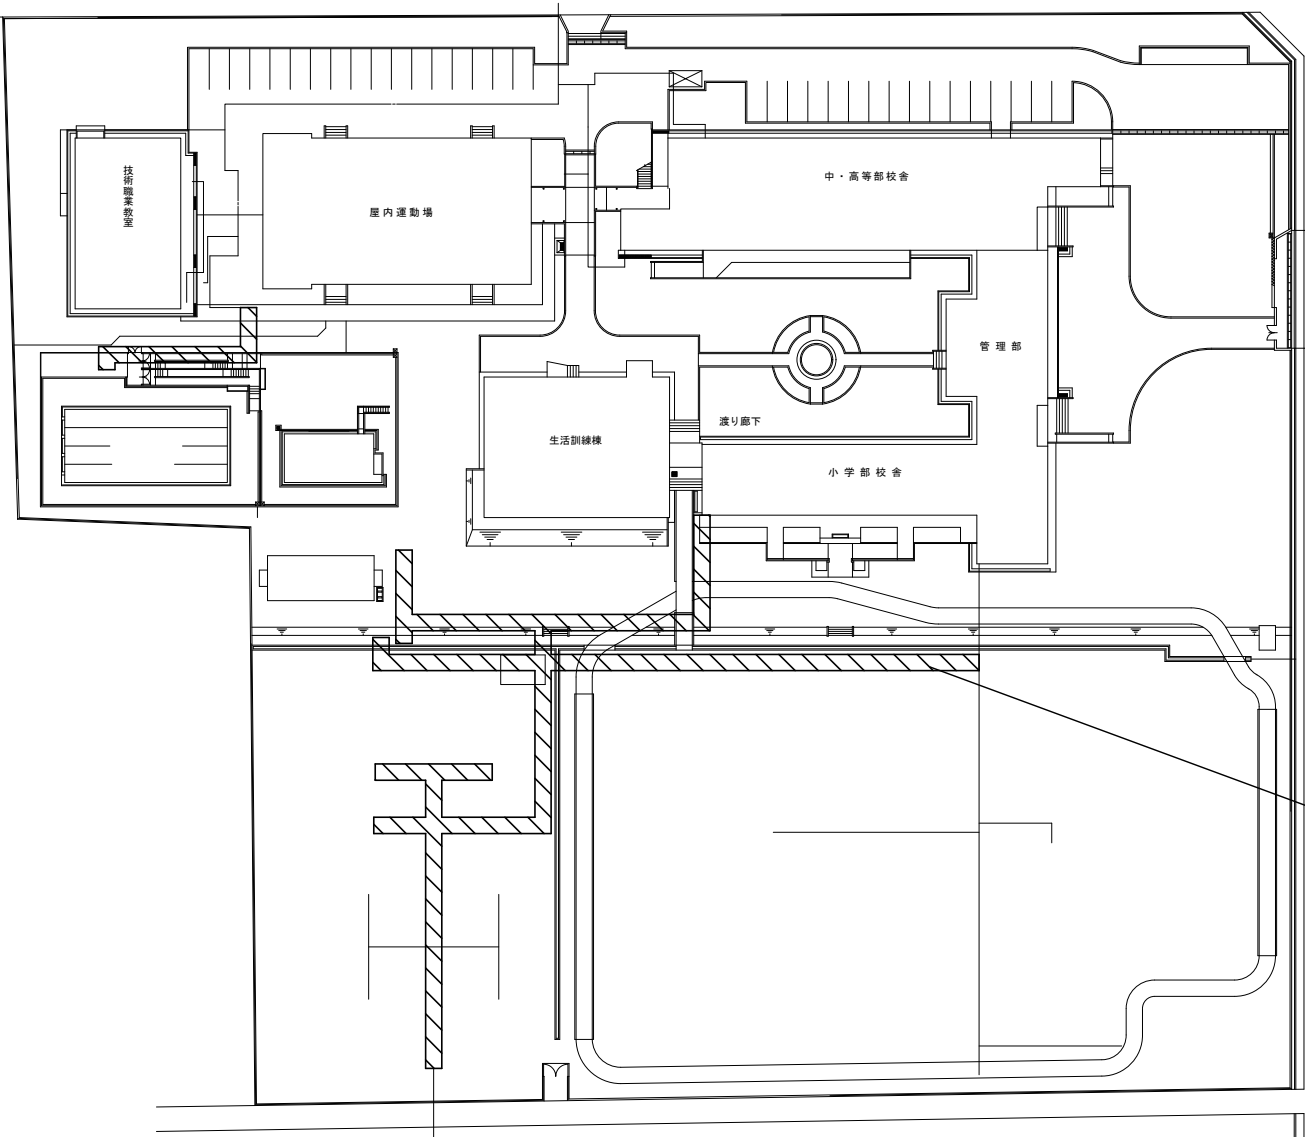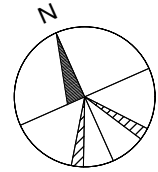

屋外給水管更新範囲



 


団地名	025 湖山(附特)	事業名	鳥取大学(三浦他(附小等))ライフライン再生 (通信設備等) 3/3	配置図	1/1,000
-----	------------	-----	---------------------------------------	-----	---------

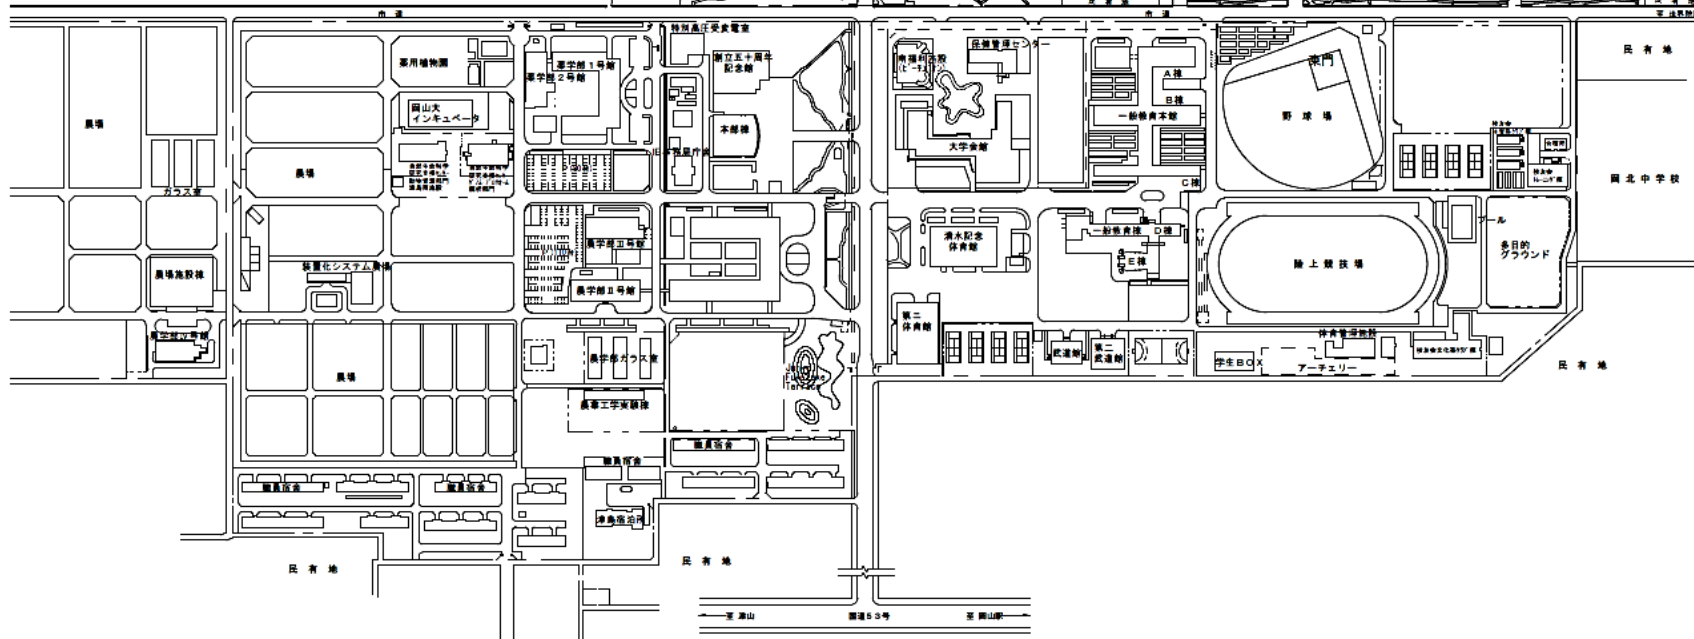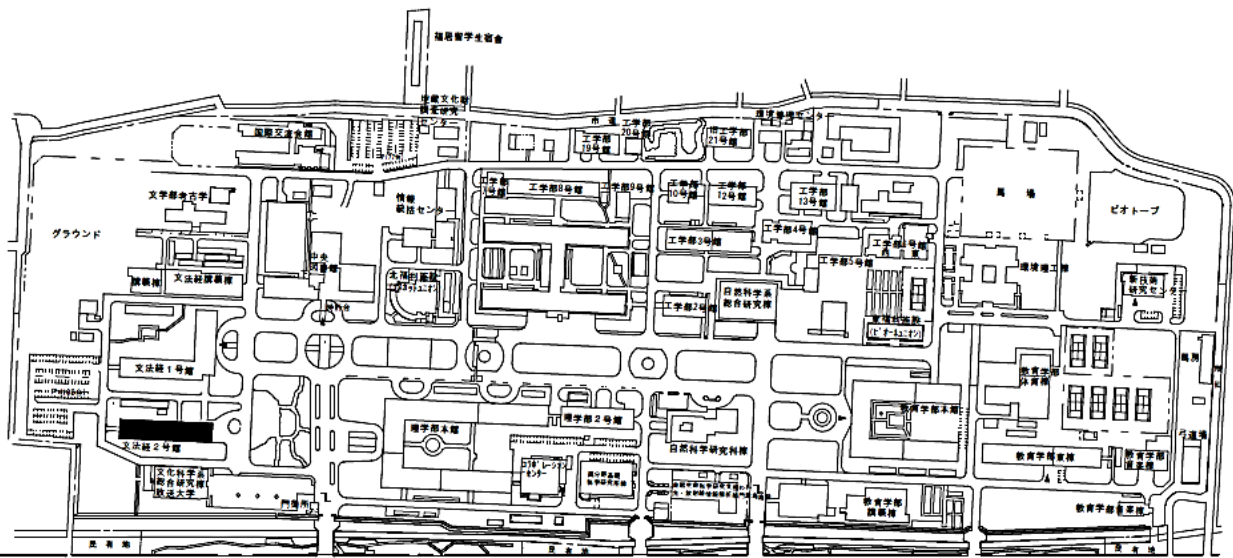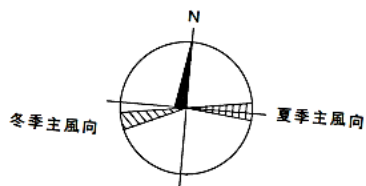


団地名	001 津島	事業名	岡山大学(津島)総合研究棟改修(法・経済学系)	配置図	1/5000
-----	--------	-----	-------------------------	-----	--------


 
東広島団地位置図

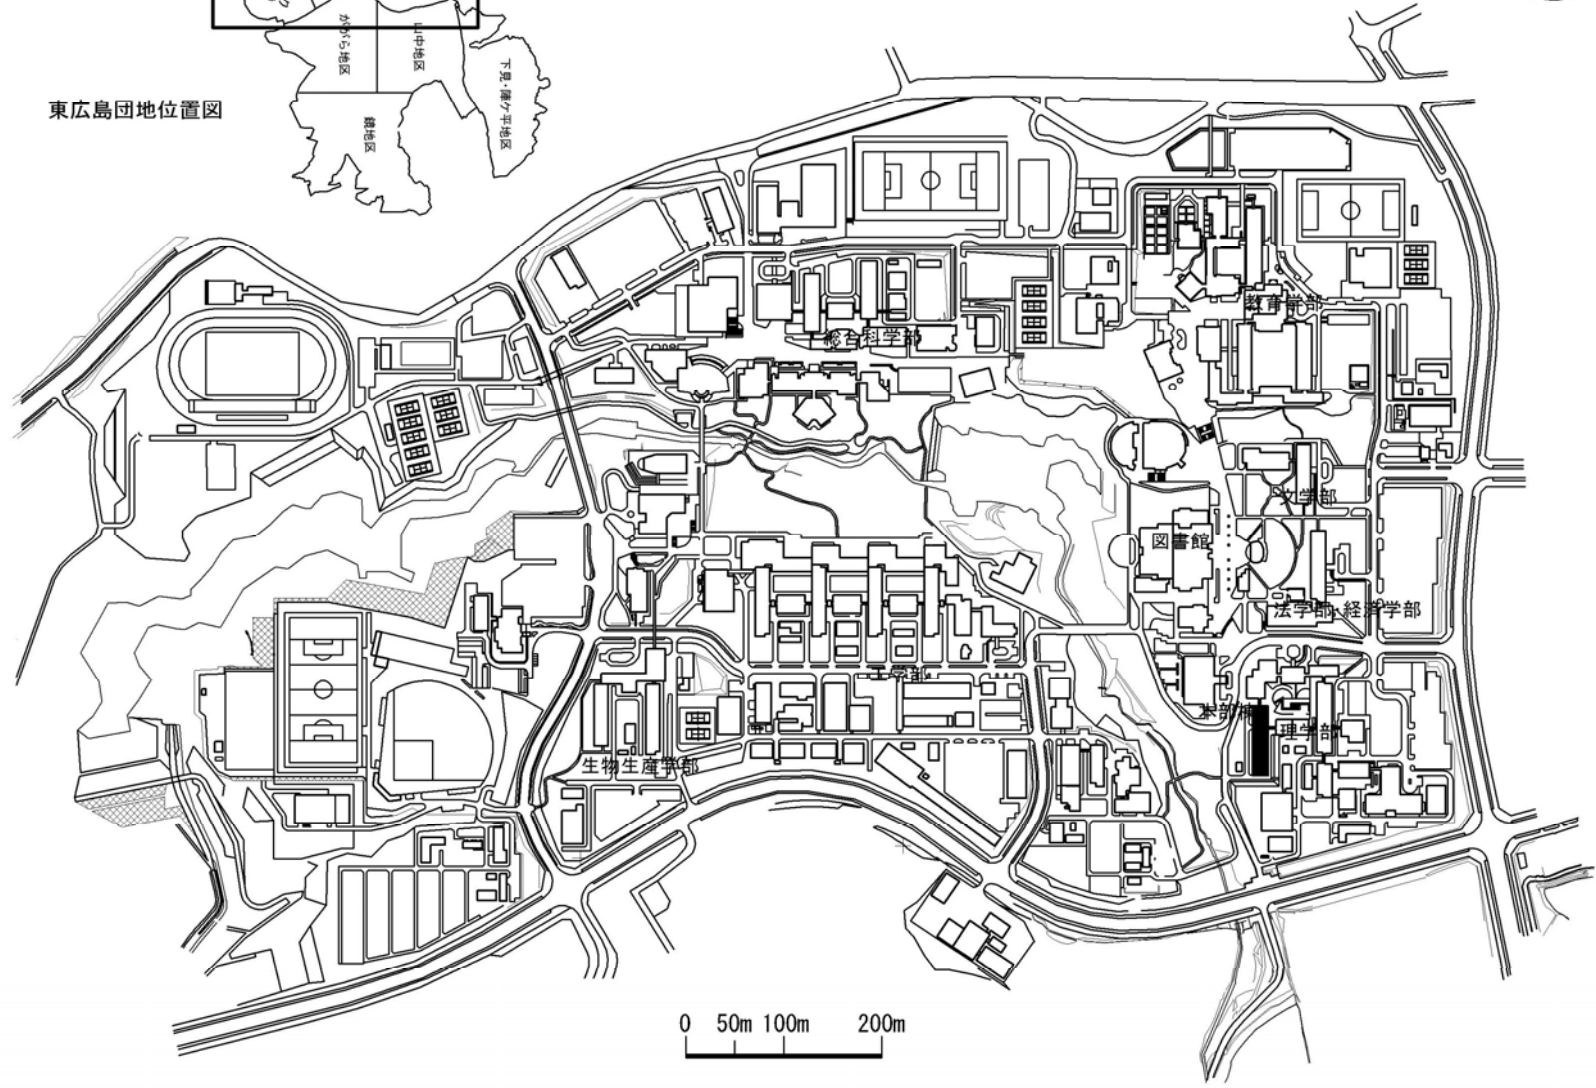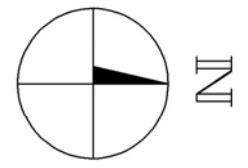



団地名	060 東広島	事業名	広島大学(東広島)総合研究棟改修Ⅱ(理学系)	配置図	1/8,000
-----	---------	-----	------------------------	-----	---------

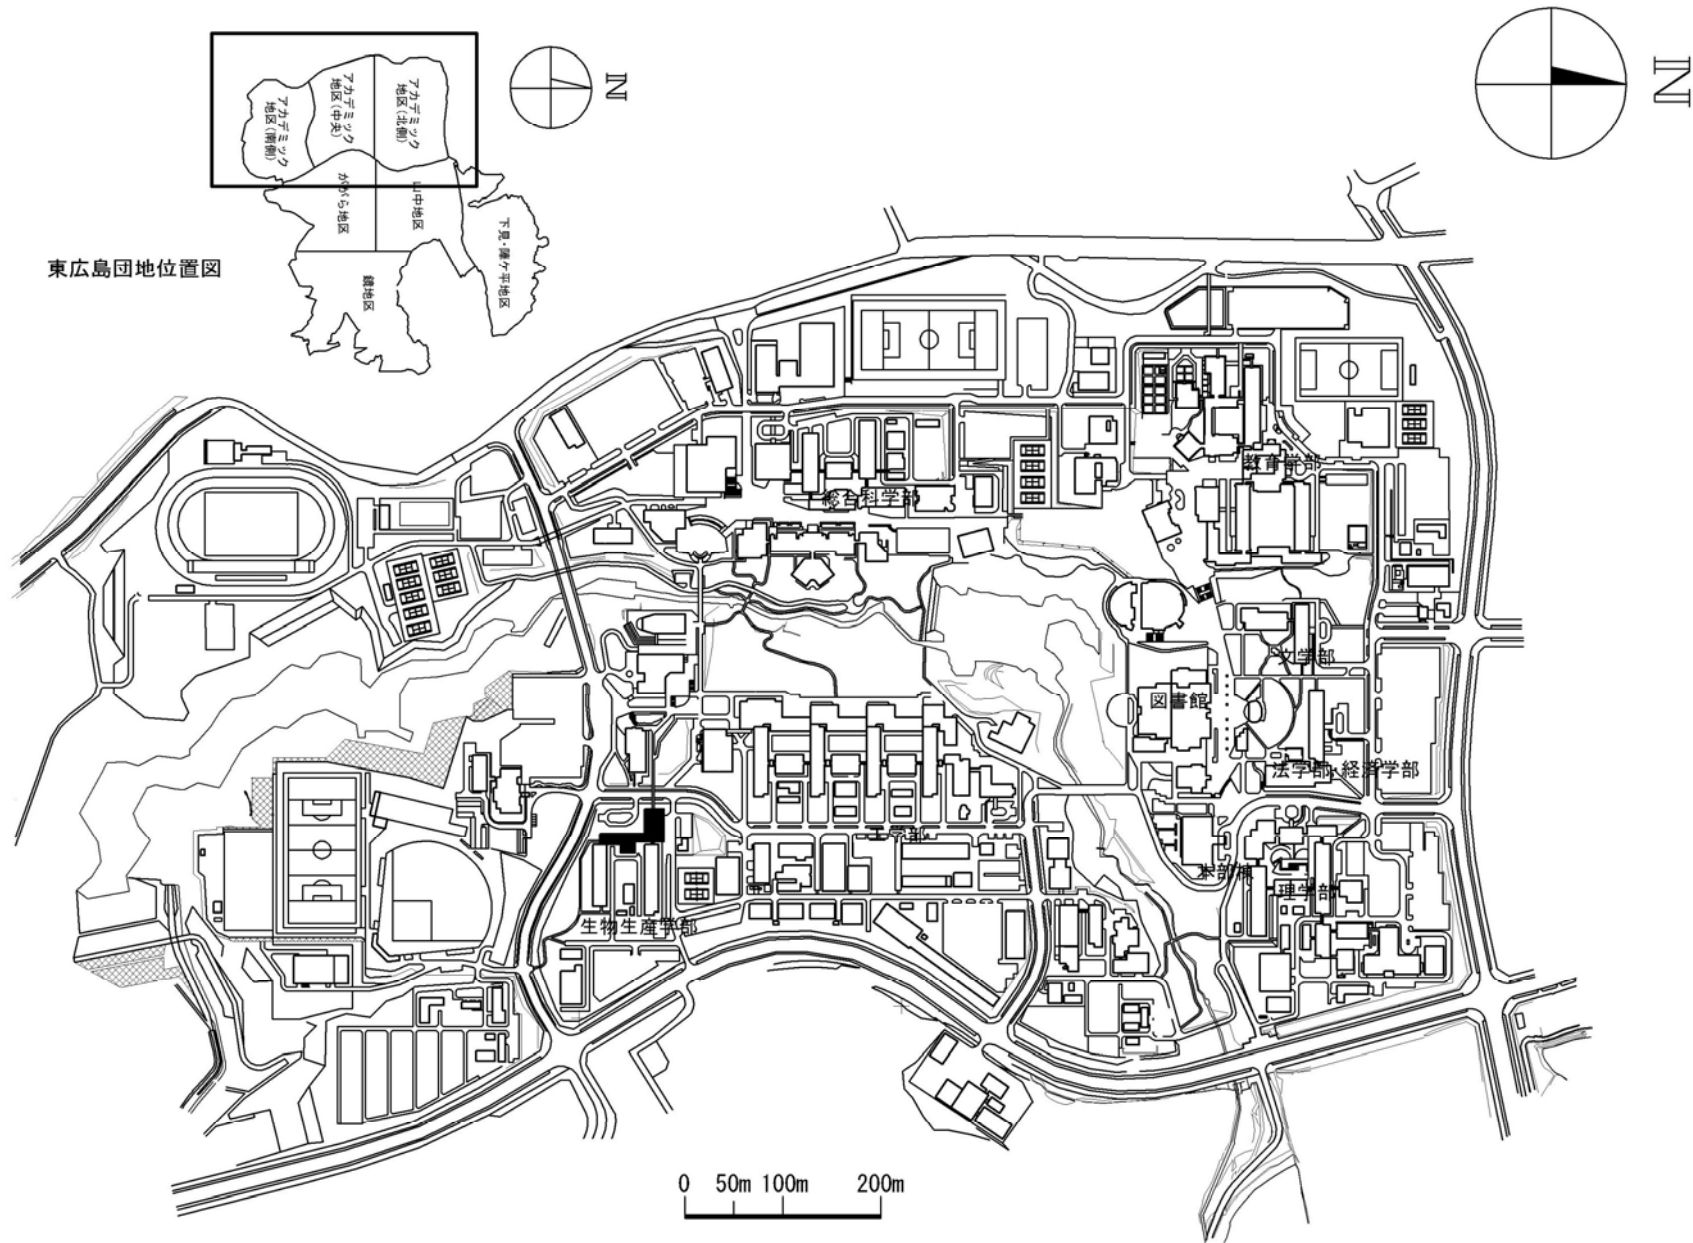



団地名	060 東広島	事業名	広島大学(東広島)講義棟改修(生物学系)	配置図	1/8,000
-----	---------	-----	----------------------	-----	---------

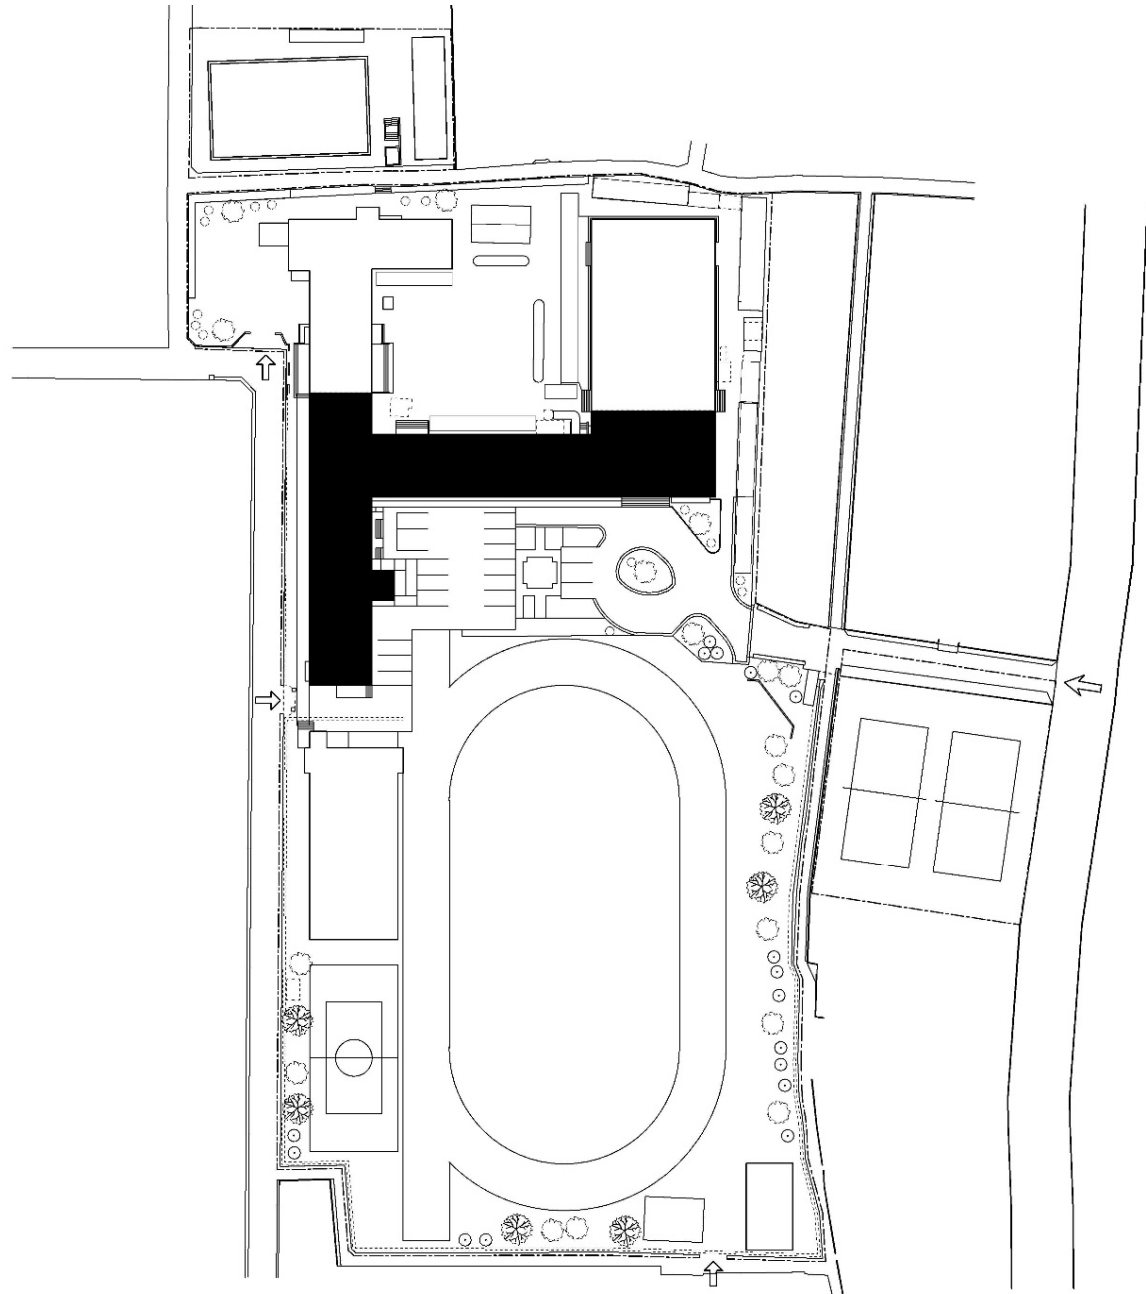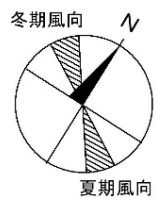


団地名	001 白石1丁目	事業名	山口大学(白石(附中))校舎改修	配置図	1/1200
-----	-----------	-----	------------------	-----	--------

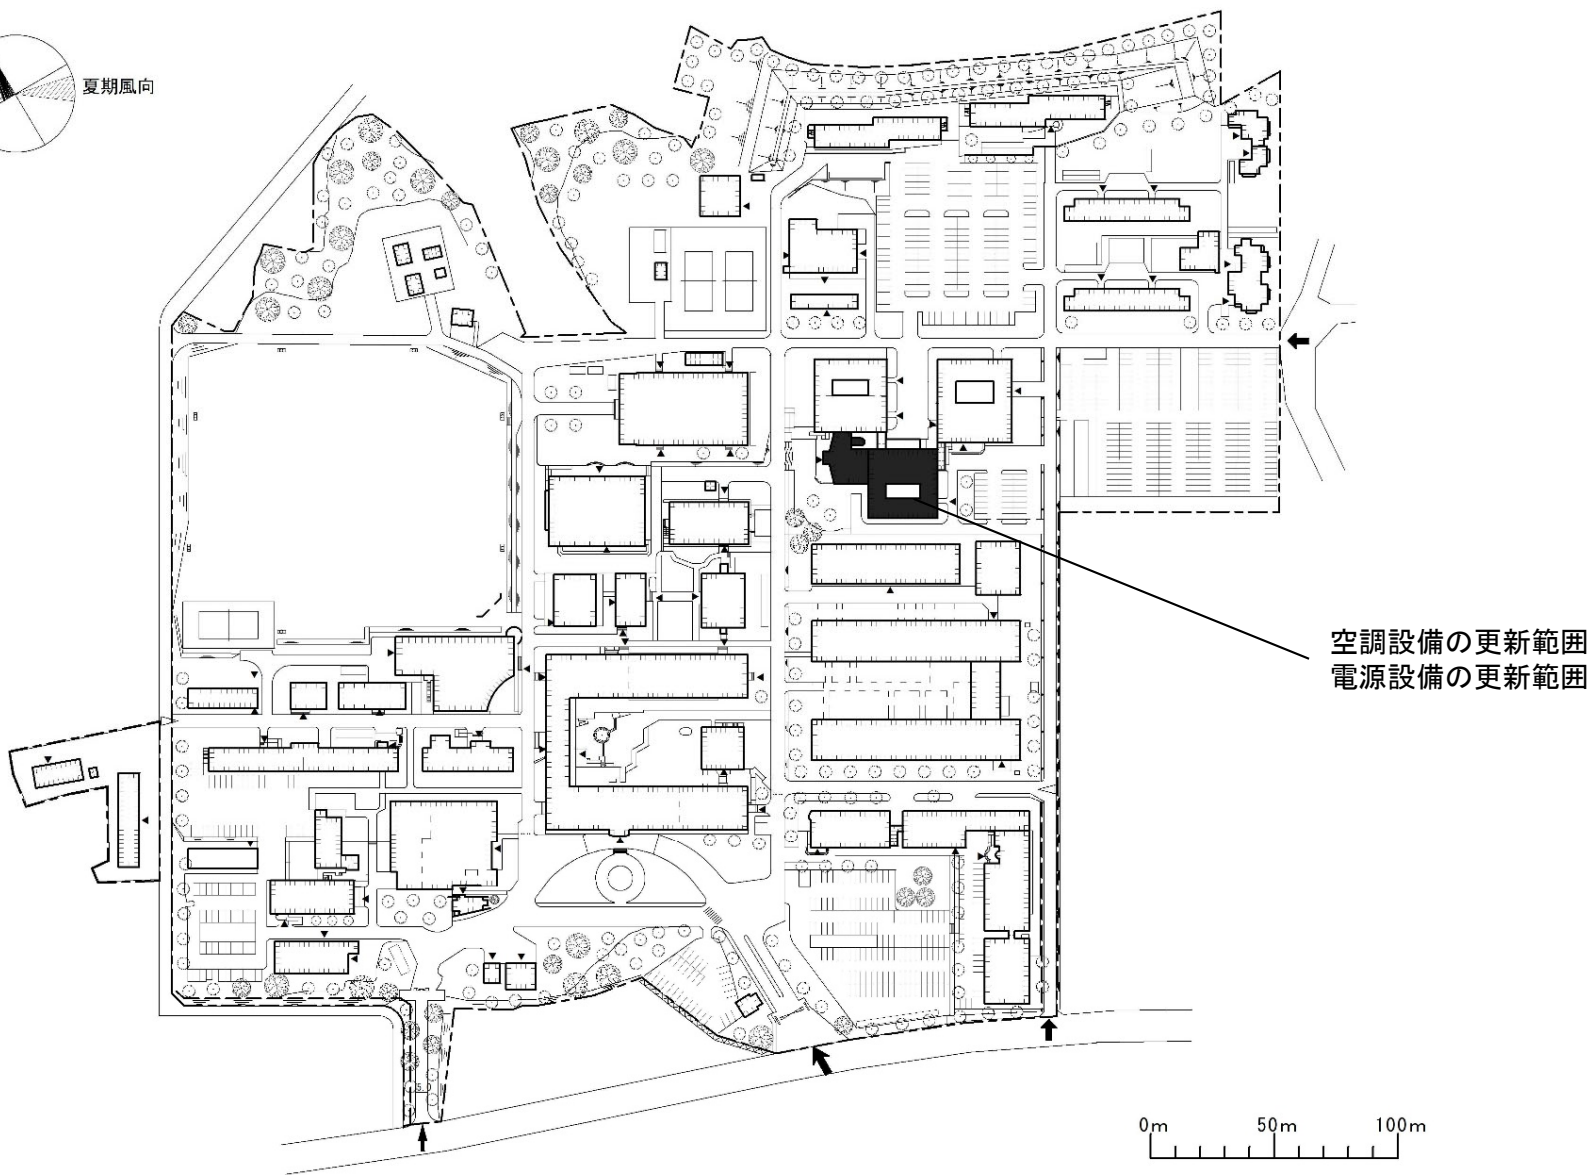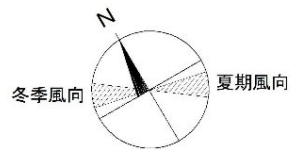

団地名	003 常盤	事業名	山口大学(常盤)ライフライン再生(空調設備)	配置図	1/3000
-----	--------	-----	------------------------	-----	--------

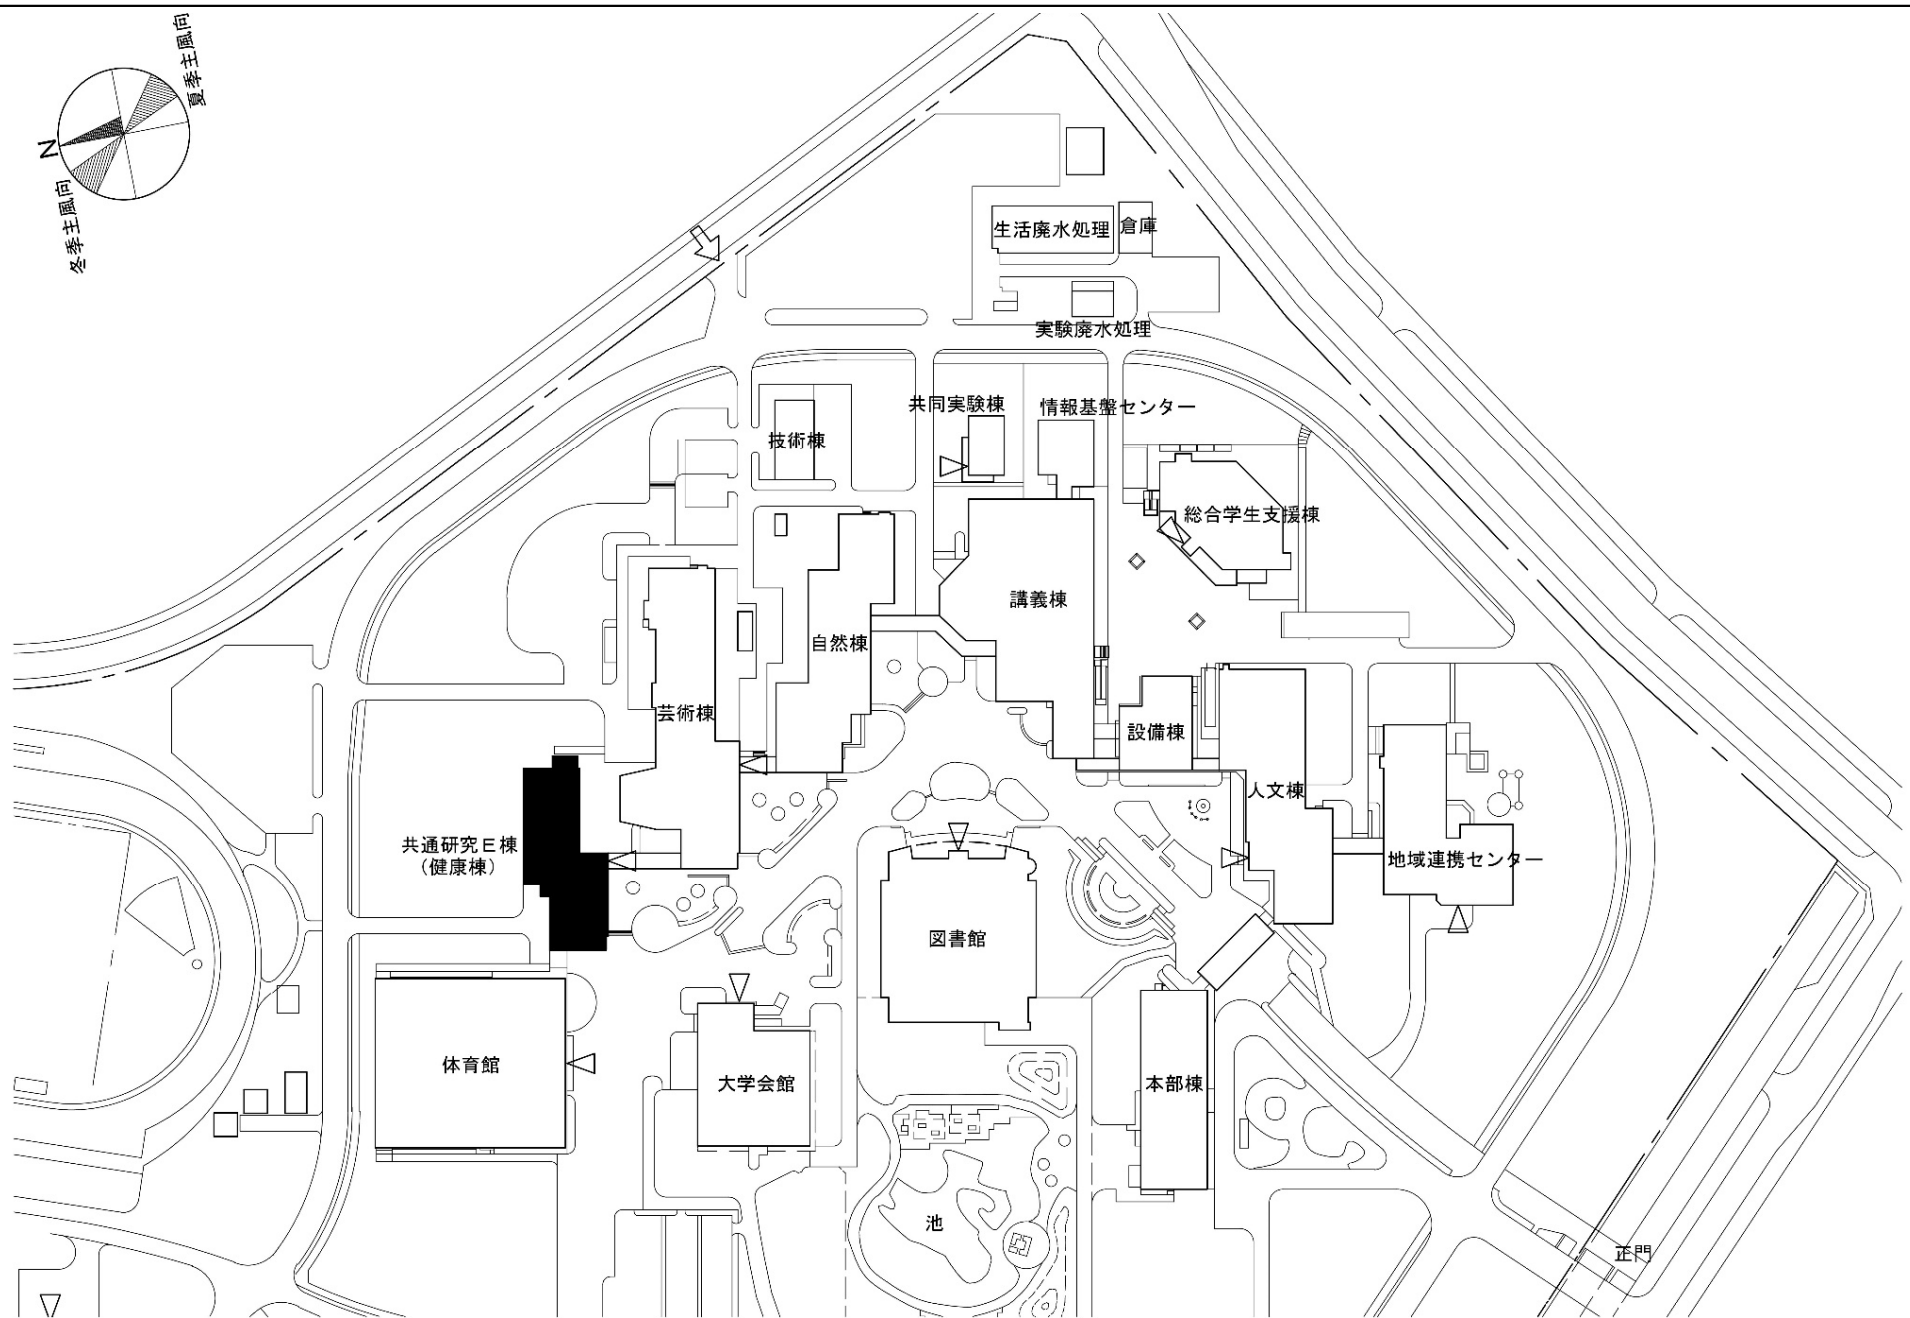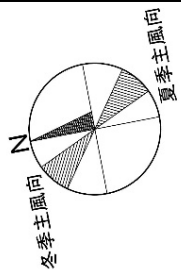


団地名	001 高島	事業名	鳴門教育大学(高島)共用研究棟改修	配置図	1/2,000
-----	--------	-----	-------------------	-----	---------

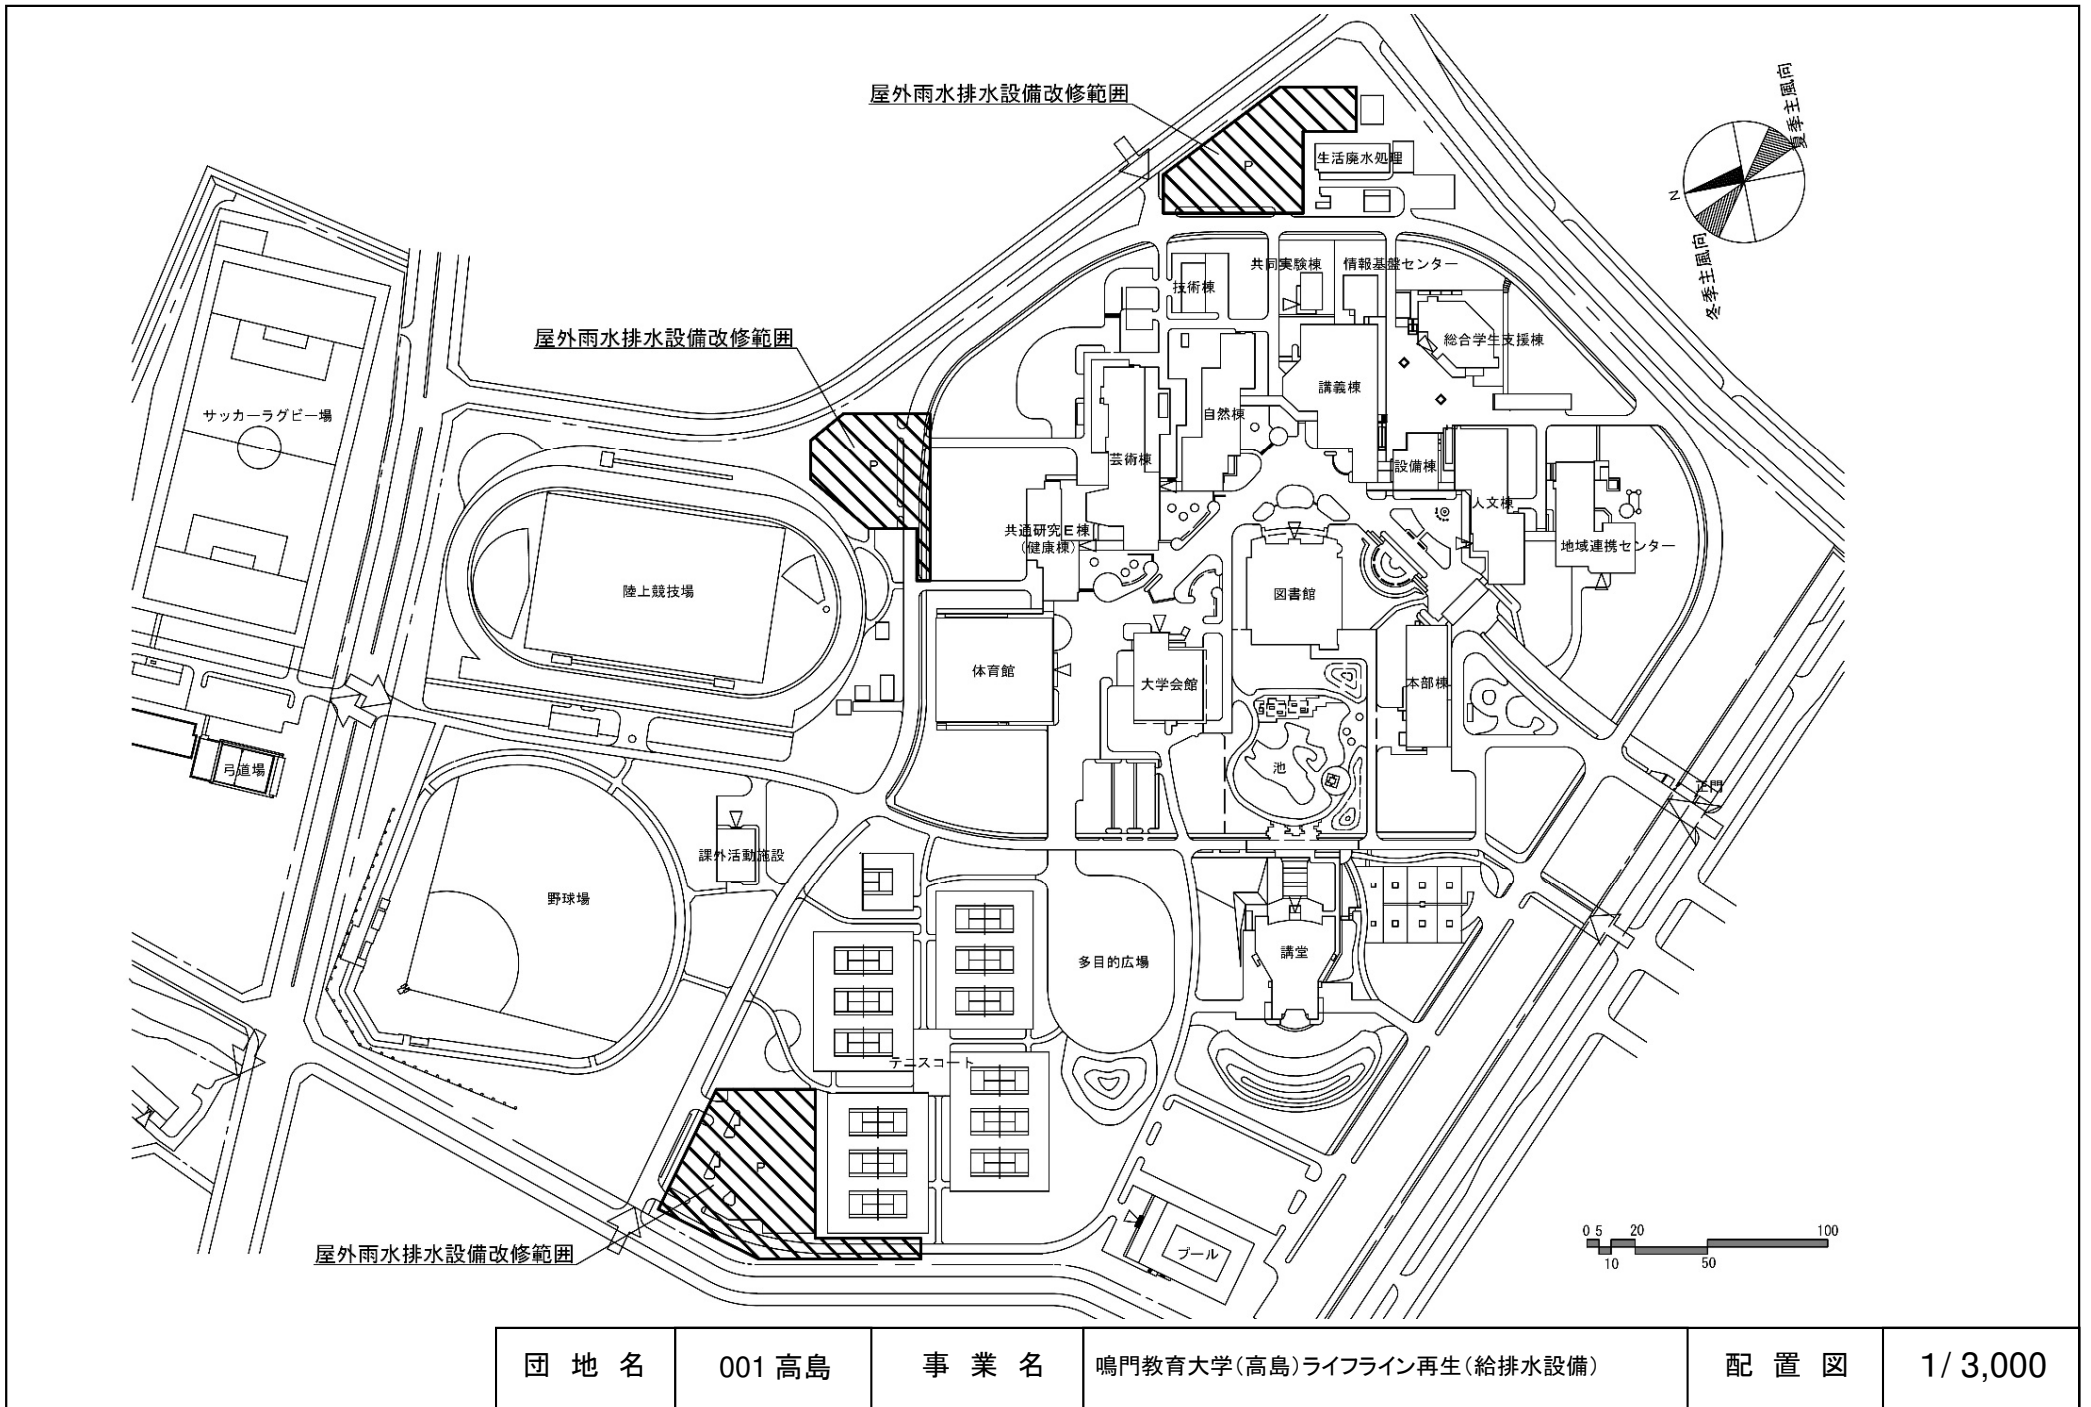


団地名	001 高島	事業名	鳴門教育大学(高島)ライフライン再生(給排水設備)	配置図	1/3,000
-----	--------	-----	---------------------------	-----	---------



排水設備等の更新範囲

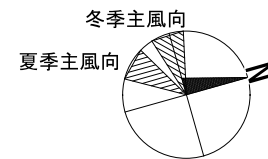


- ▲ 屋外消火ポンプ更新
- 屋外消火栓更新
- 屋内消火ポンプ更新

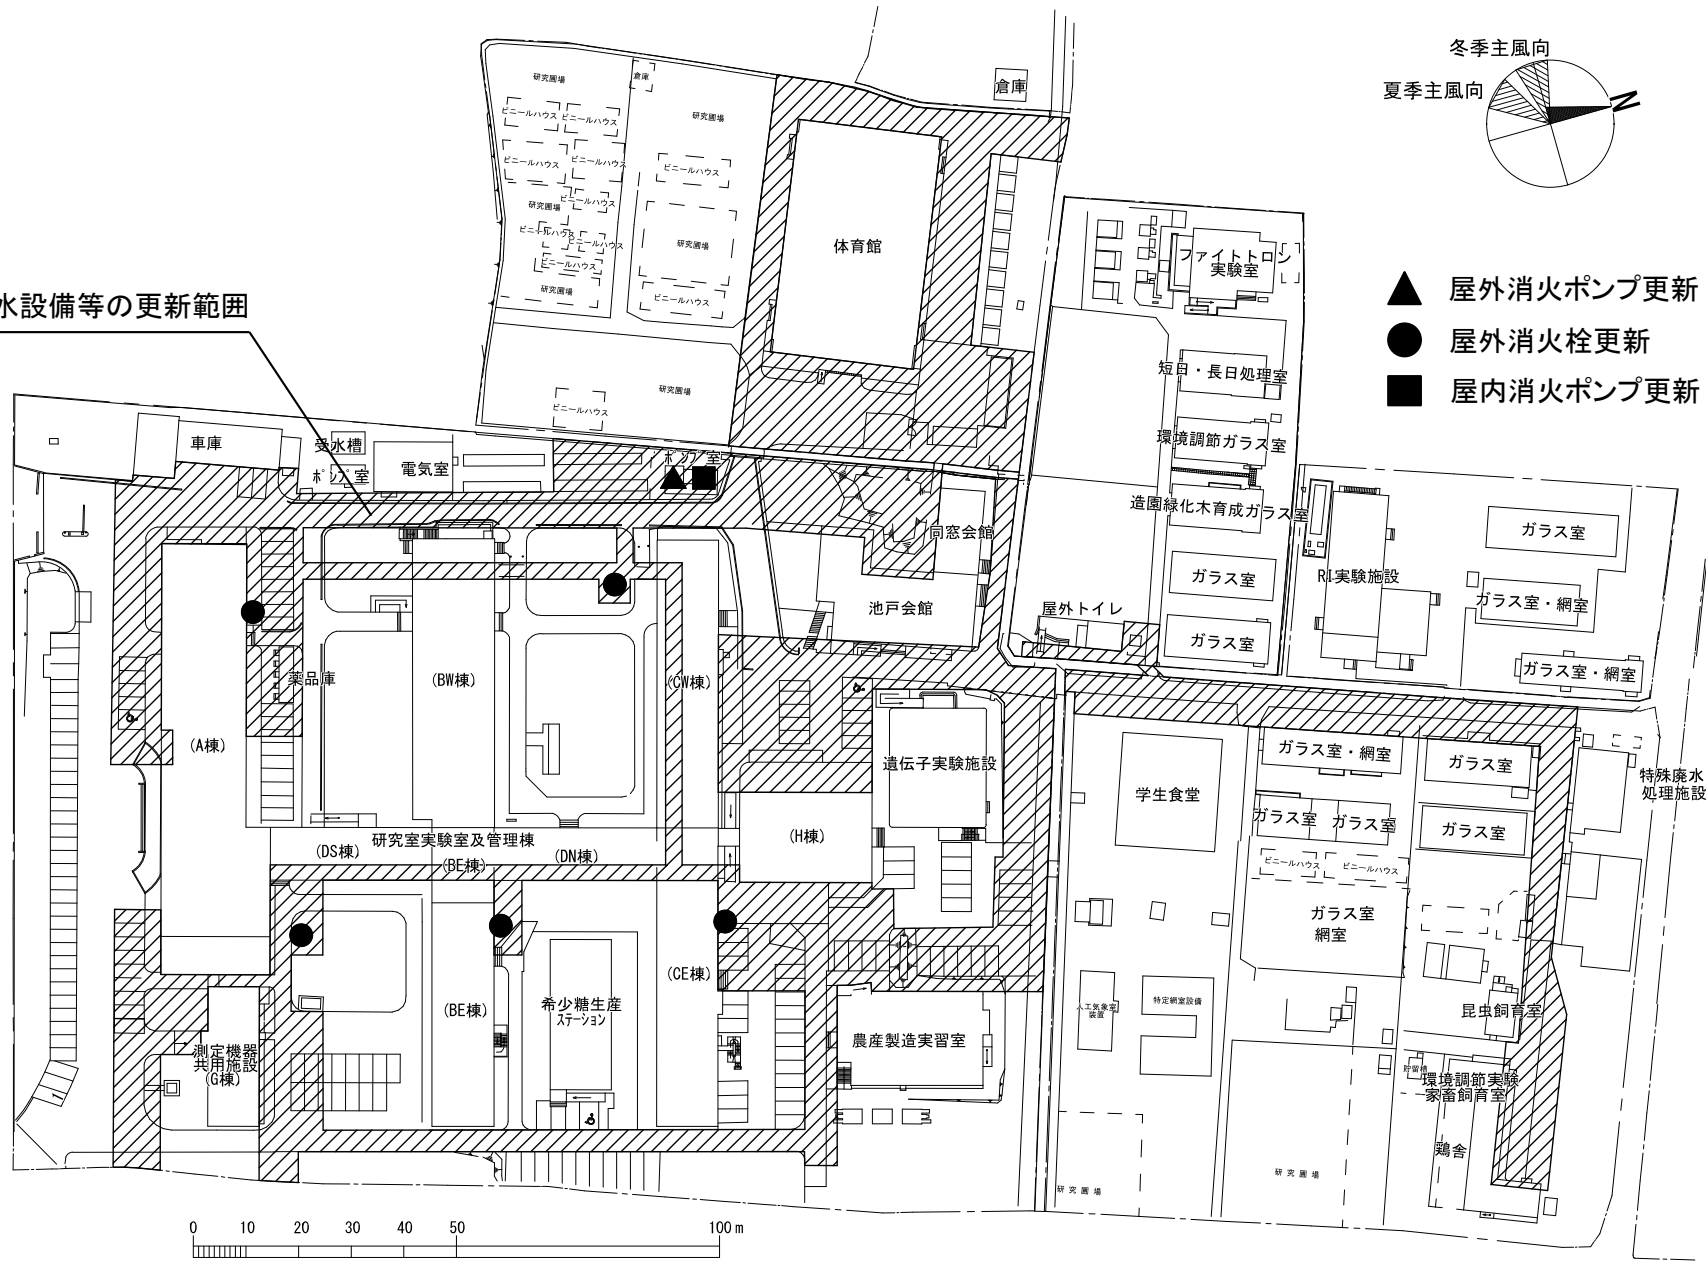

団地名	009 三木町農学部	事業名	香川大学(三木町農学部)ライフライン再生(給排水設備)	配置図	1/1,500
-----	------------	-----	-----------------------------	-----	---------

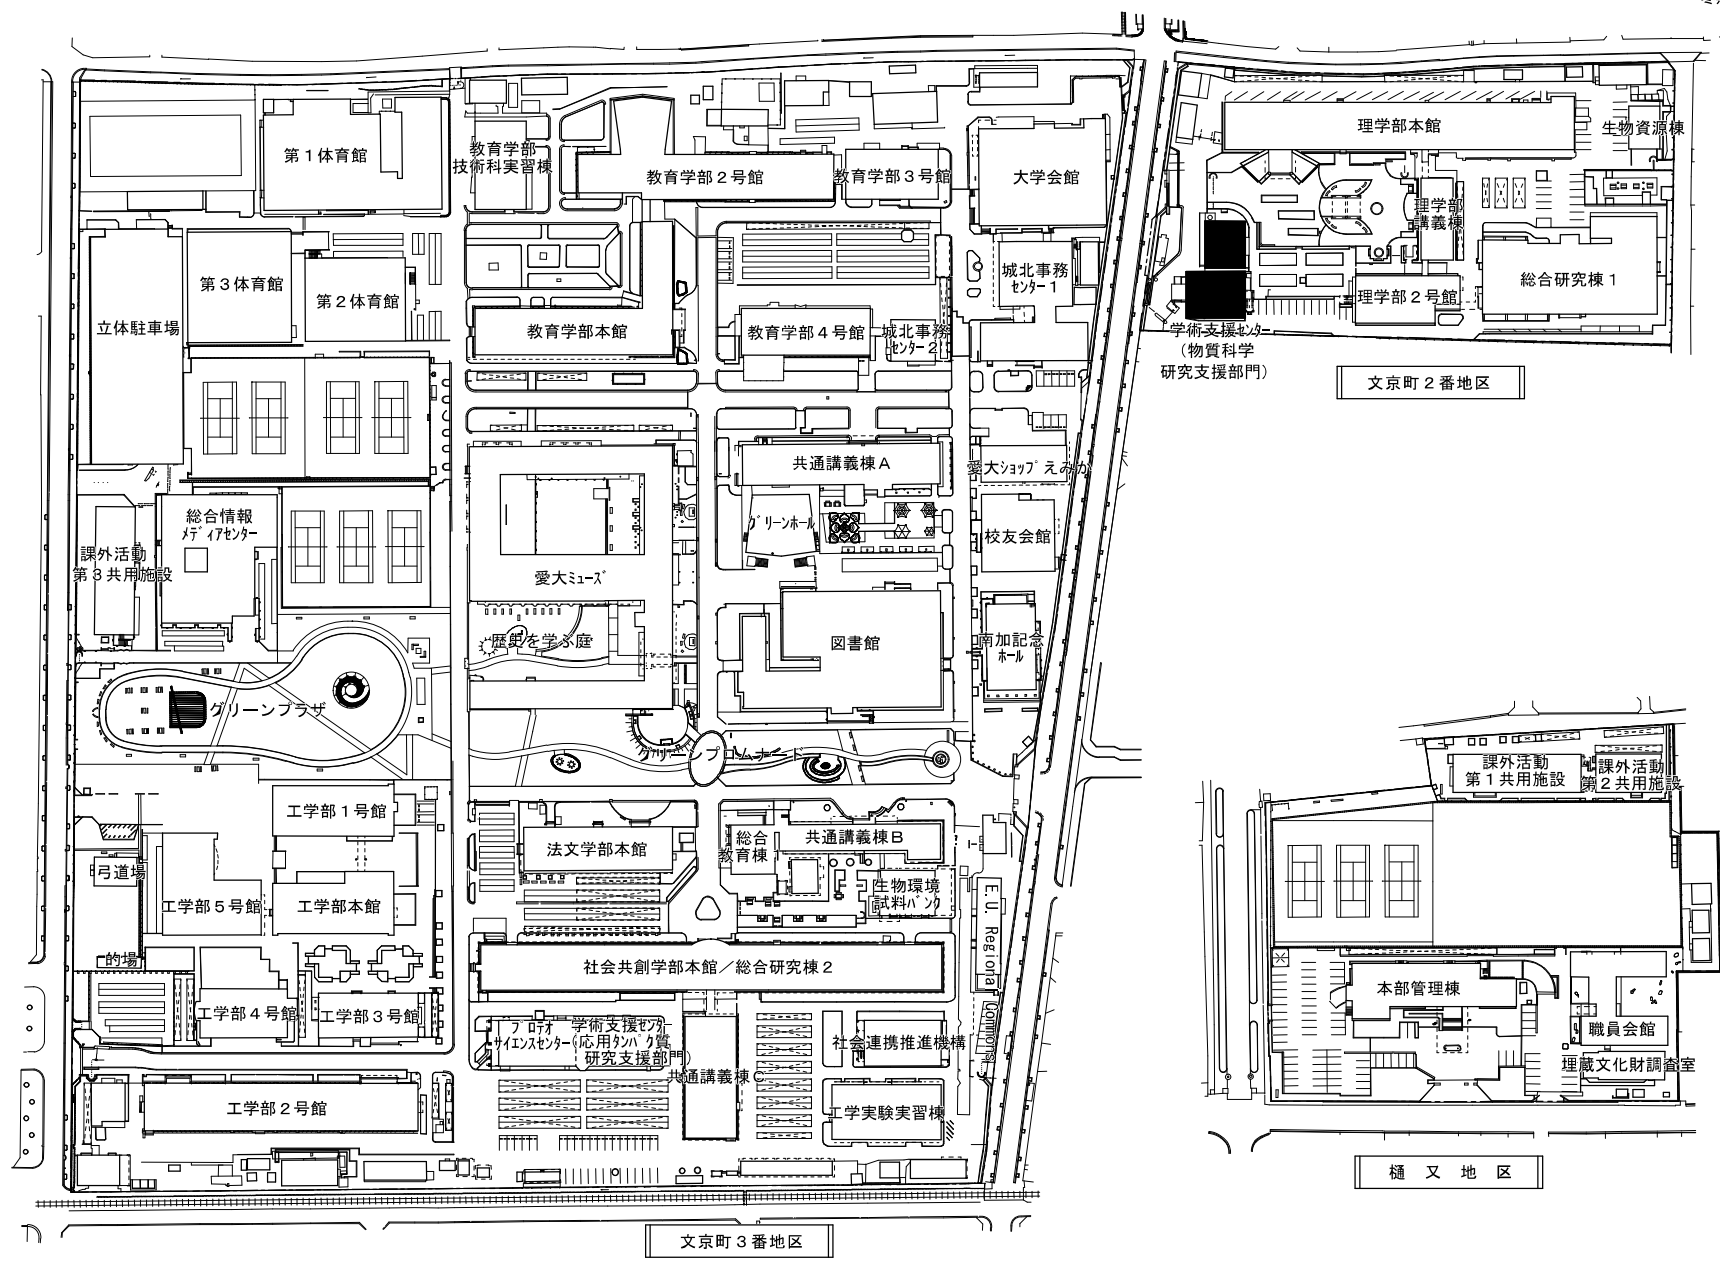
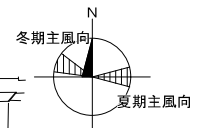


団地名	001城北	事業名	愛媛大学(城北)共用研究棟改修	配置図	1/2, 500
-----	-------	-----	-----------------	-----	----------

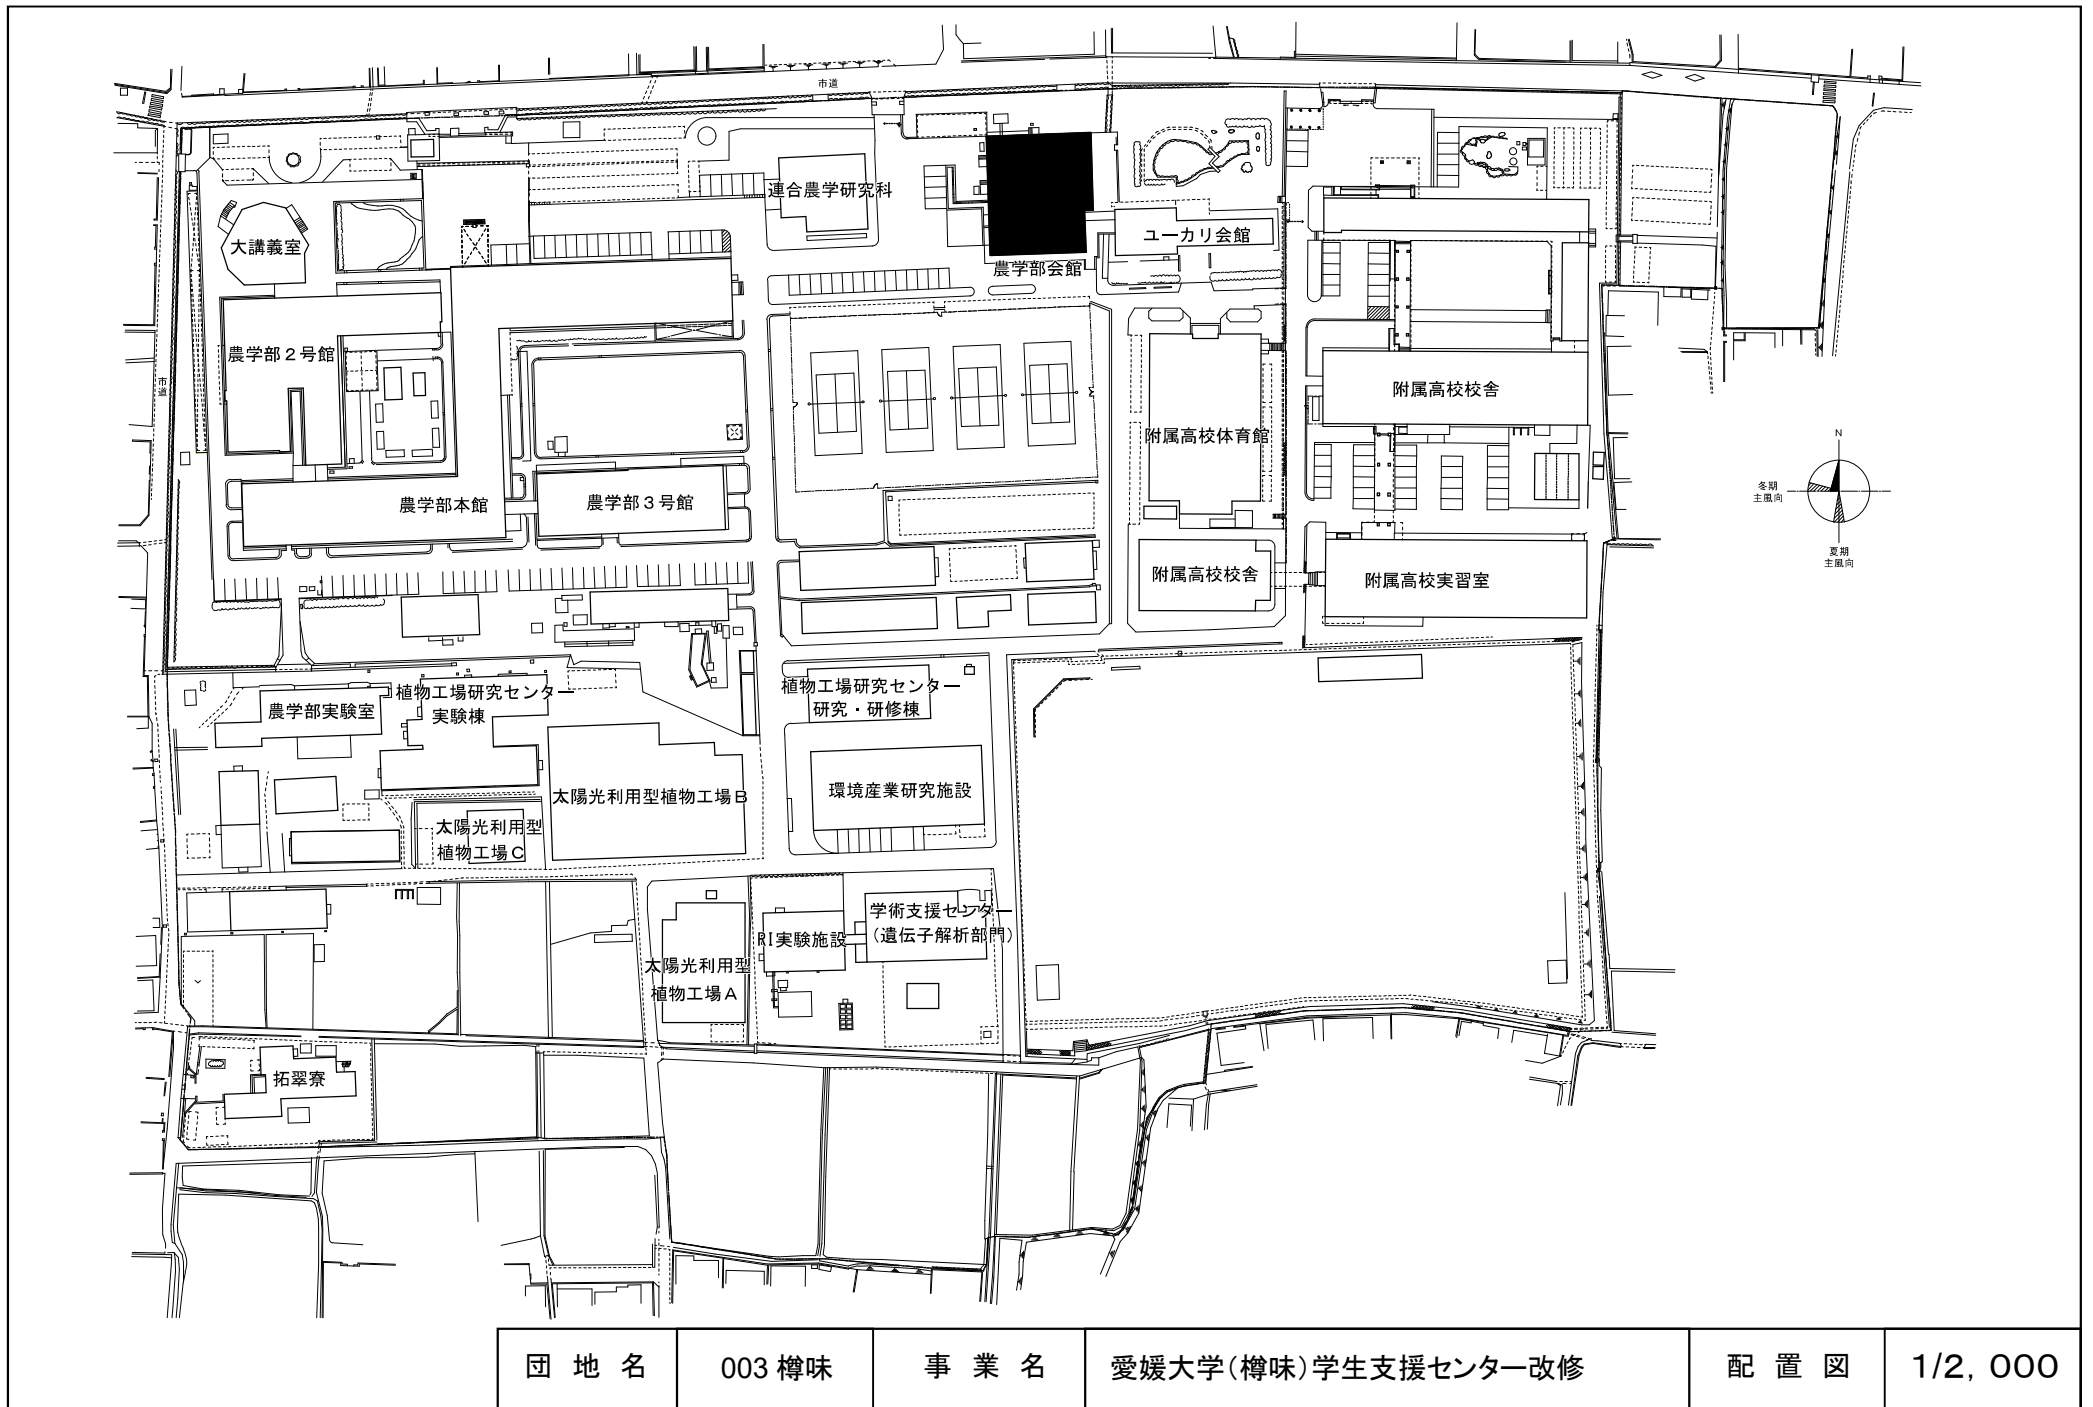


団地名	003 樽味	事業名	愛媛大学(樽味)学生支援センター改修	配置図	1/2, 000
-----	--------	-----	--------------------	-----	----------

排水設備更新

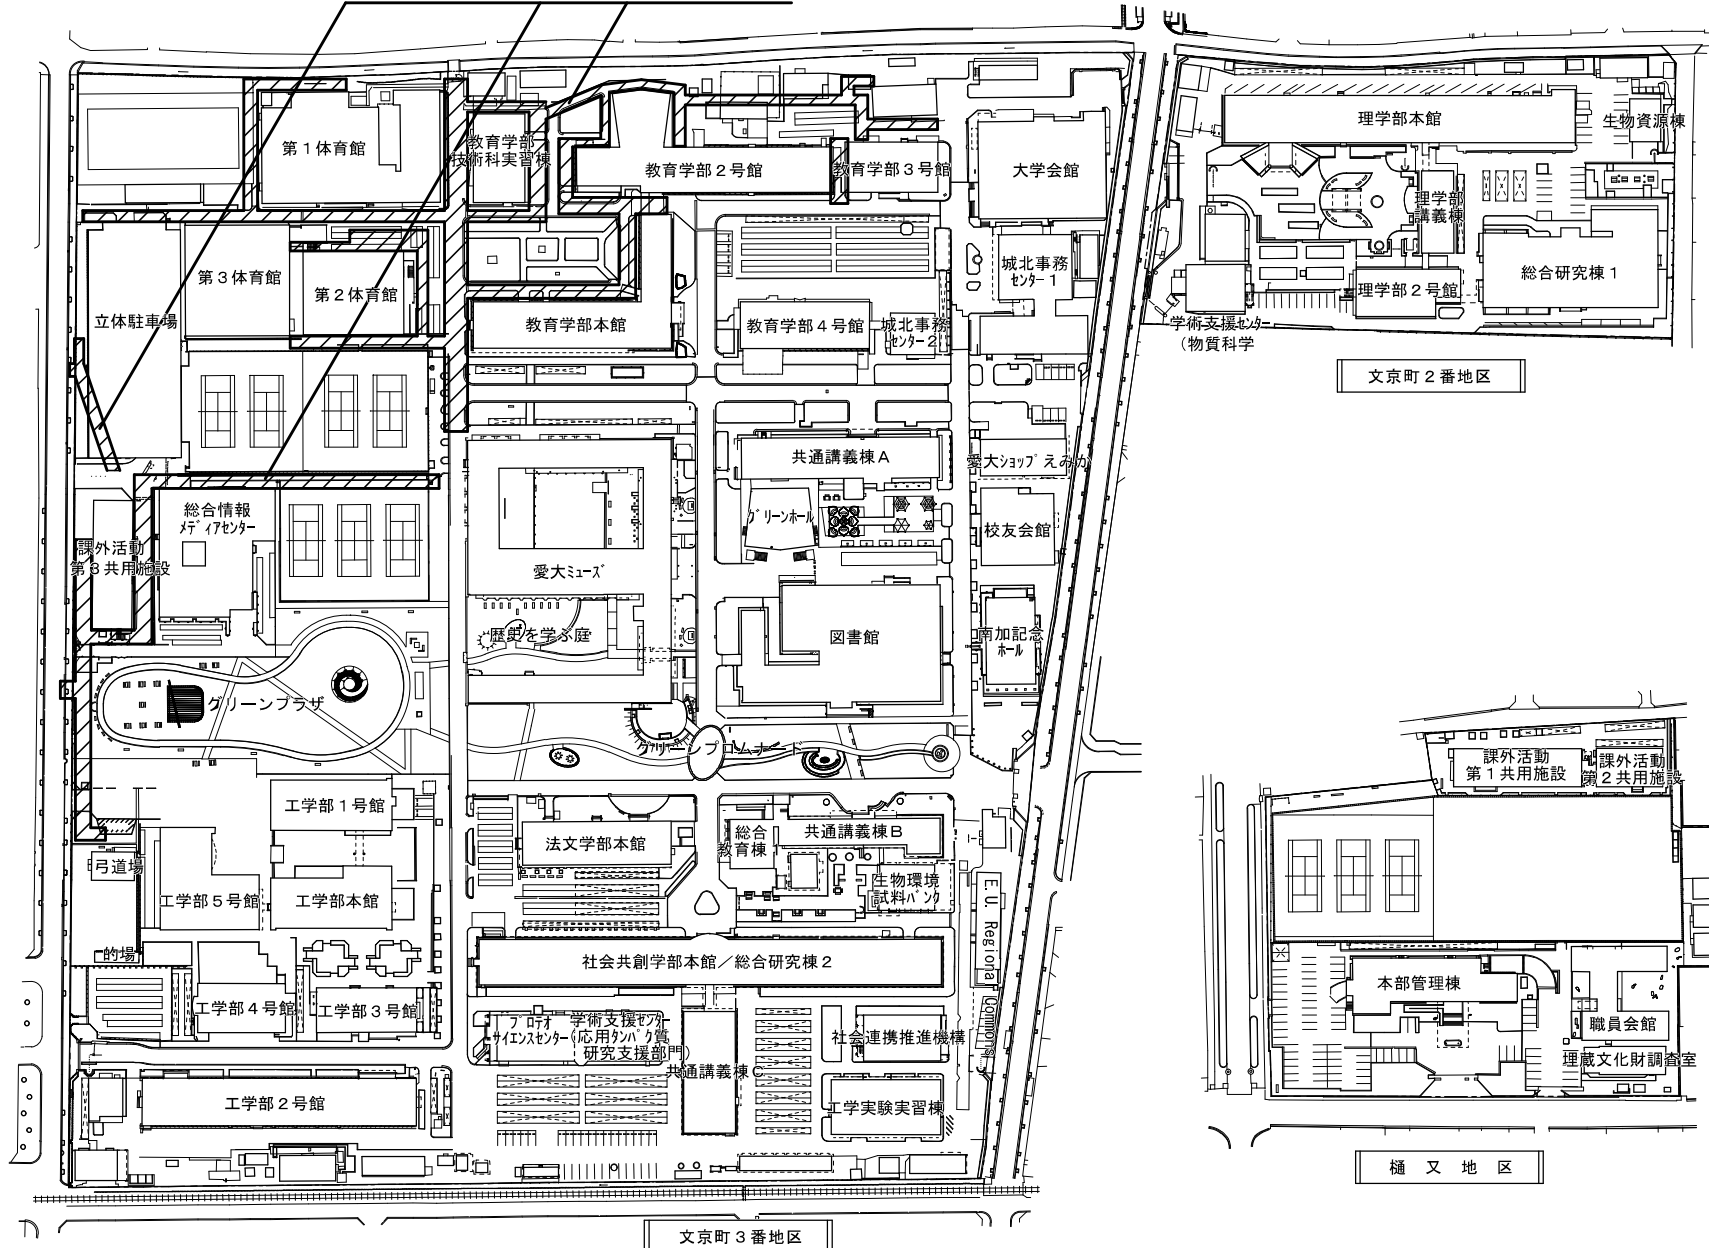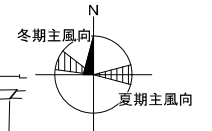


団地名	001城北	事業名	愛媛大学(城北)ライフライン再生(給排水設備)	配置図	1/2, 500
-----	-------	-----	-------------------------	-----	----------

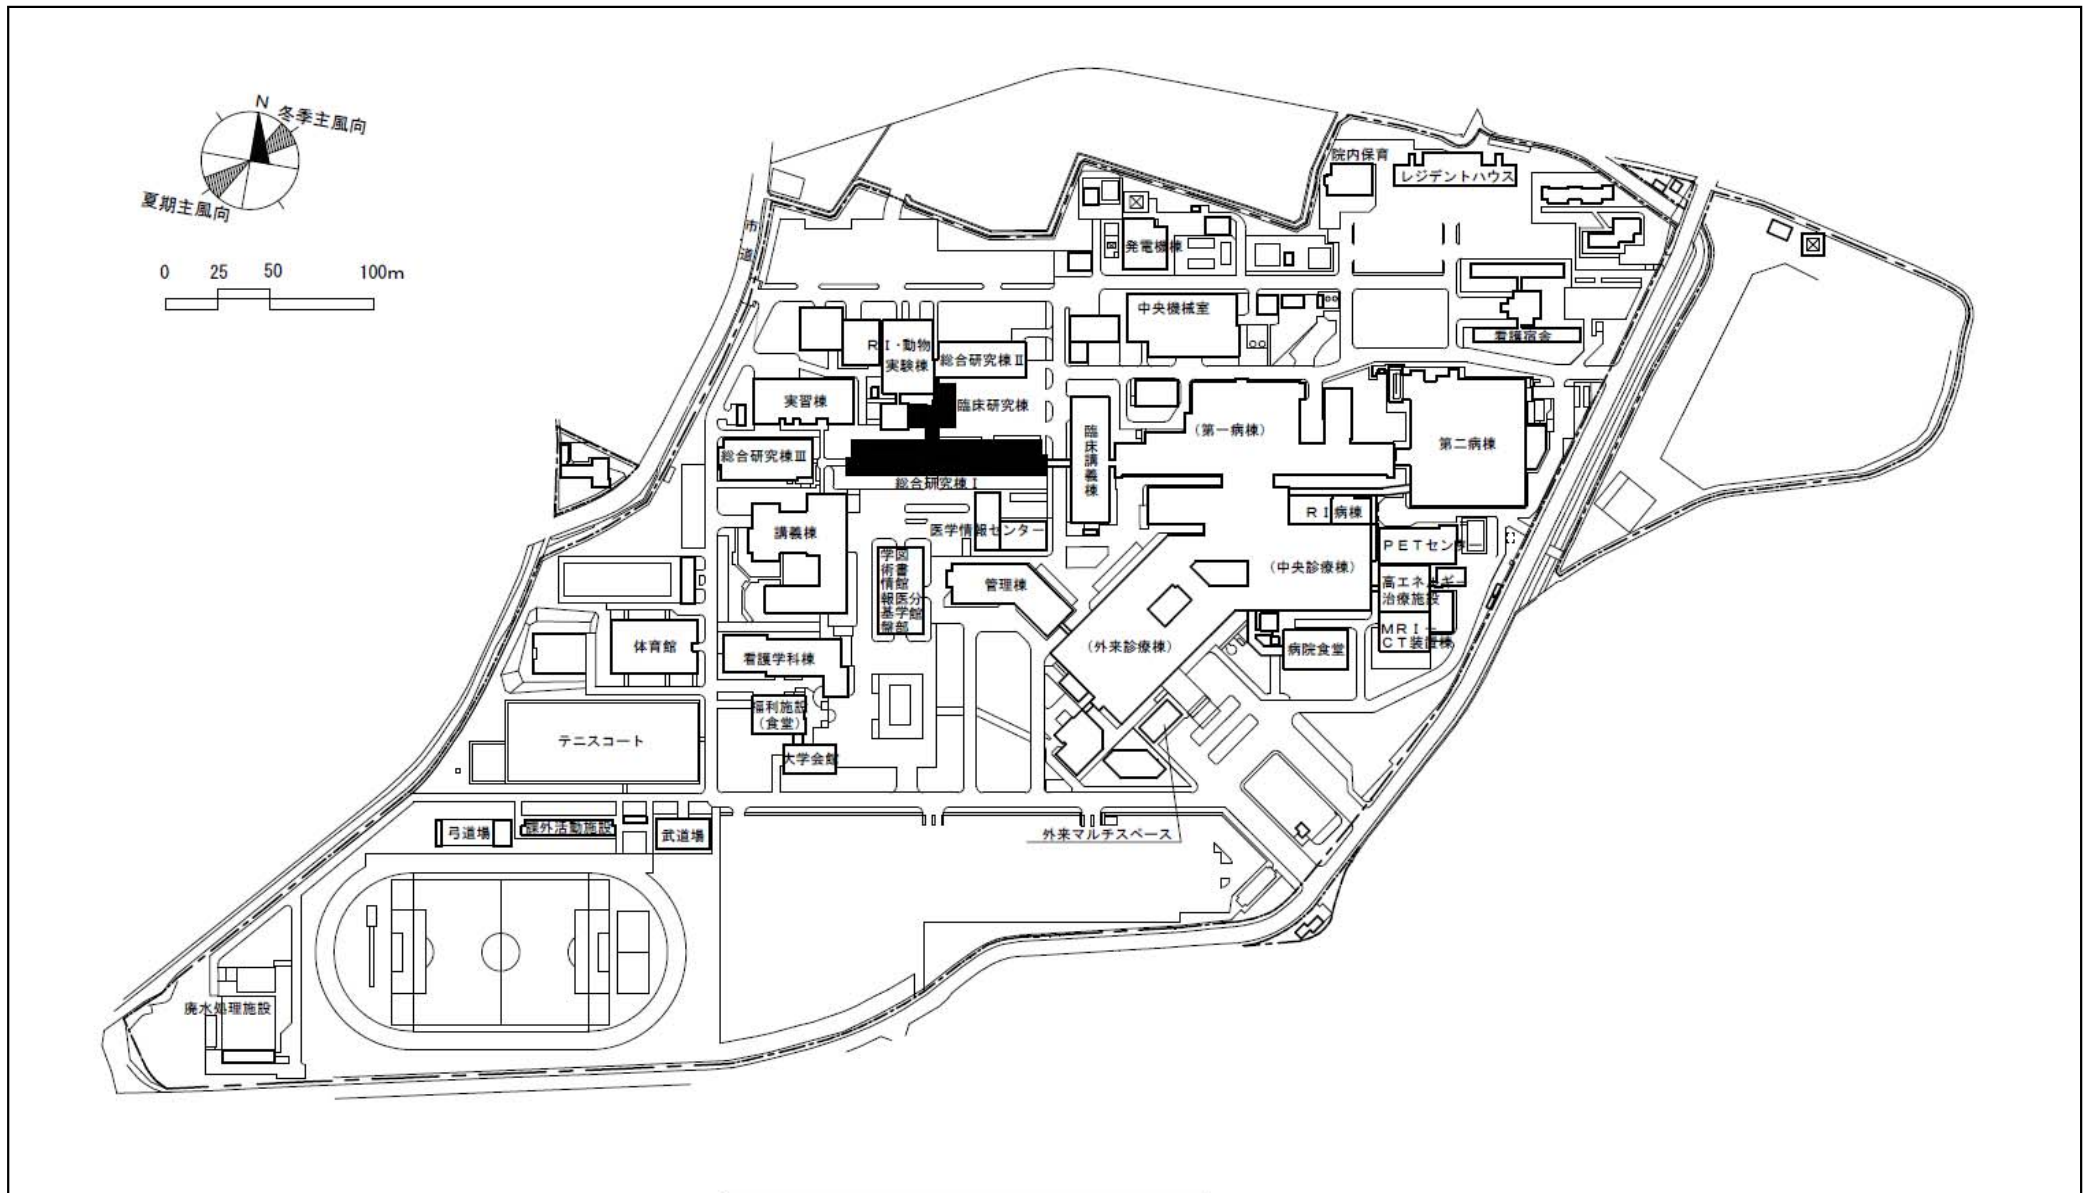


岡豊団地配置図 S=1/3,500


団地名	031岡豊	事業名	高知大学(岡豊)総合研究棟改修VI(医学系)	配置図	1/3,500
-----	-------	-----	------------------------	-----	---------

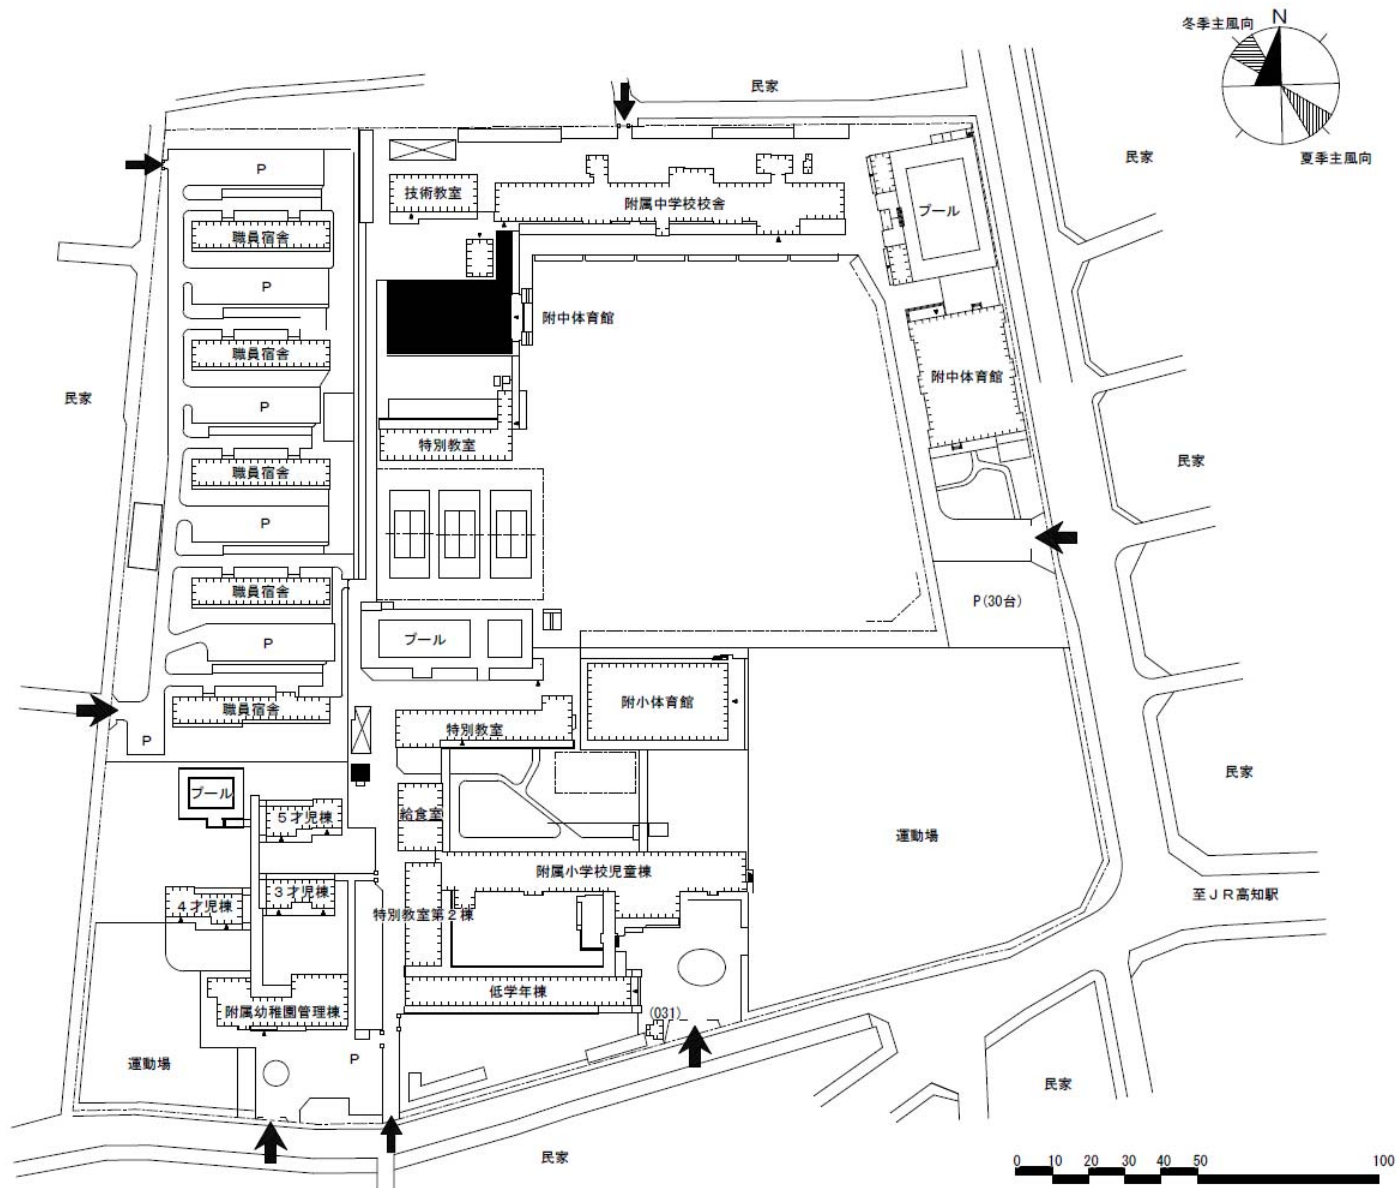



団地名	003小津	事業名	高知大学((小津)附中)体育館改修	配置図	1/2,000
-----	-------	-----	-------------------	-----	---------

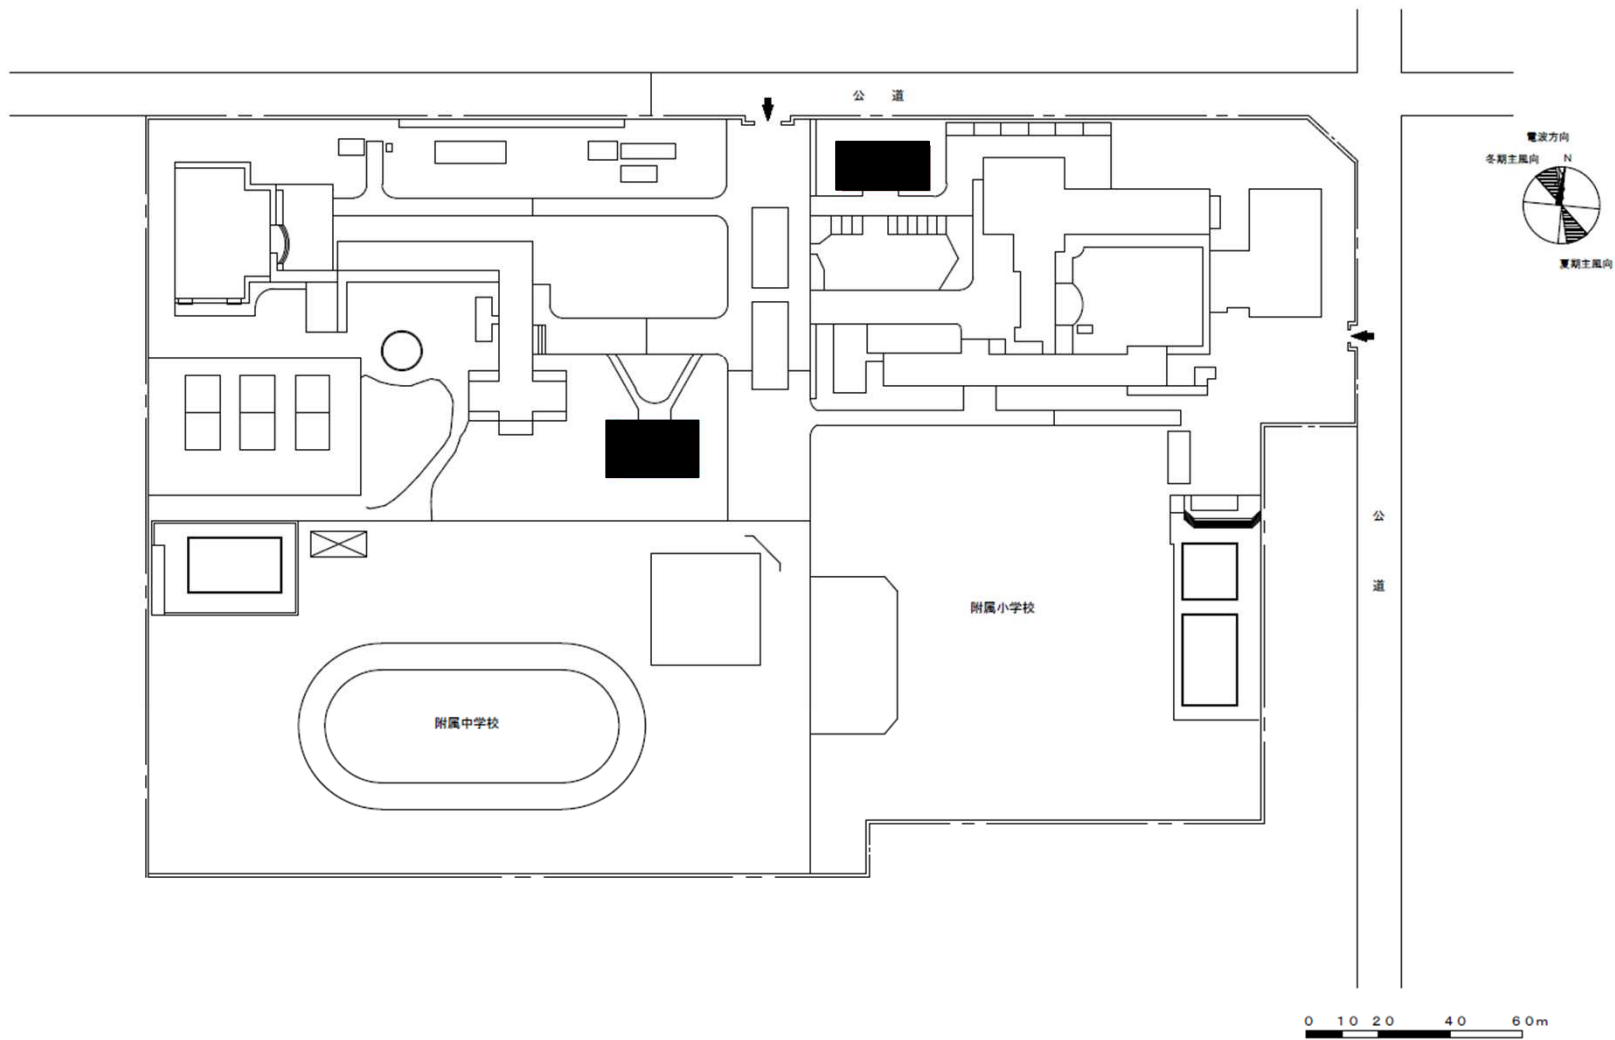


団地名	006久留米 (附中)	事業名	福岡教育大学 (久留米(附中))教育実習施設改修(体育系)	配置図	1/800
-----	----------------	-----	----------------------------------	-----	-------

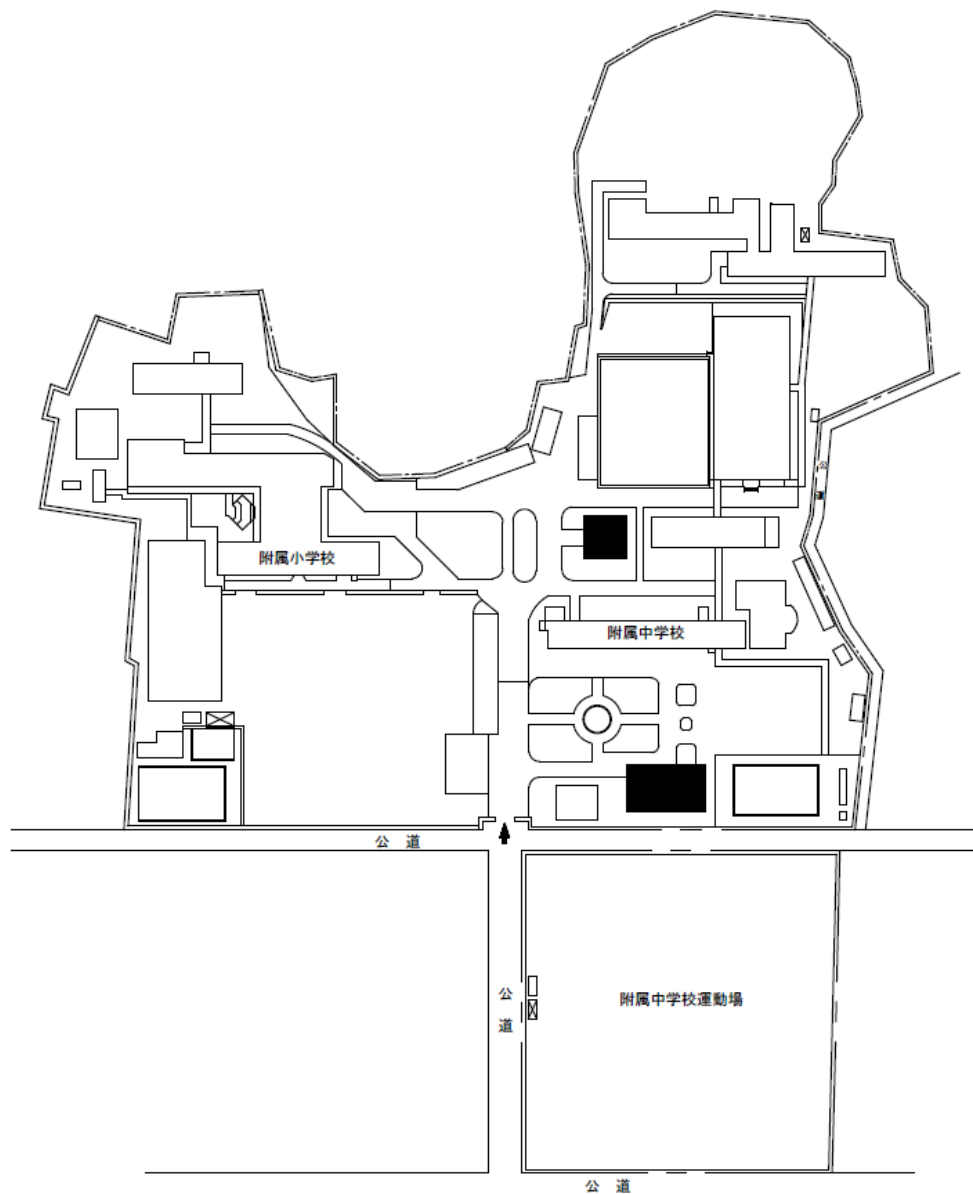




団地名 005西公園 (附小)	事業名 福岡教育大学 (西公園(附小))教育実習施設改修(体育系)	配置図	1/1800
-----------------------	---	-----	--------

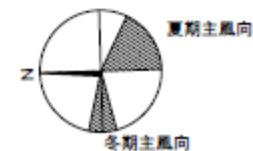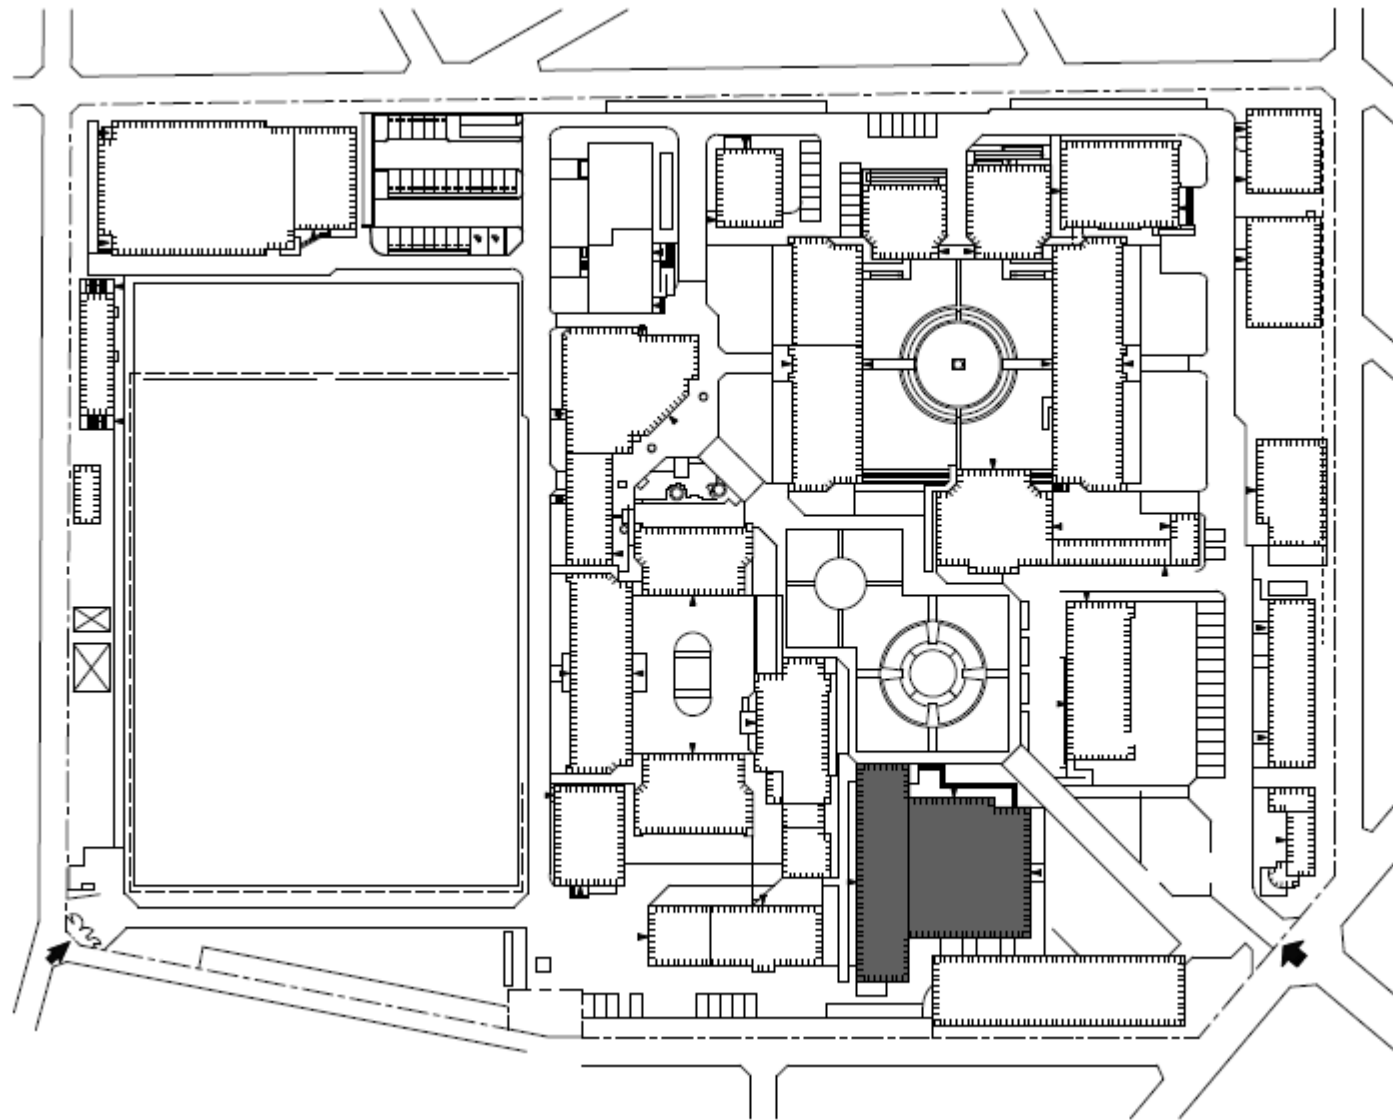


団地名	101 大橋	事業名	九州大学(大橋)総合研究棟改修(芸術工学系)	配置図	1/1,500
-----	--------	-----	------------------------	-----	---------

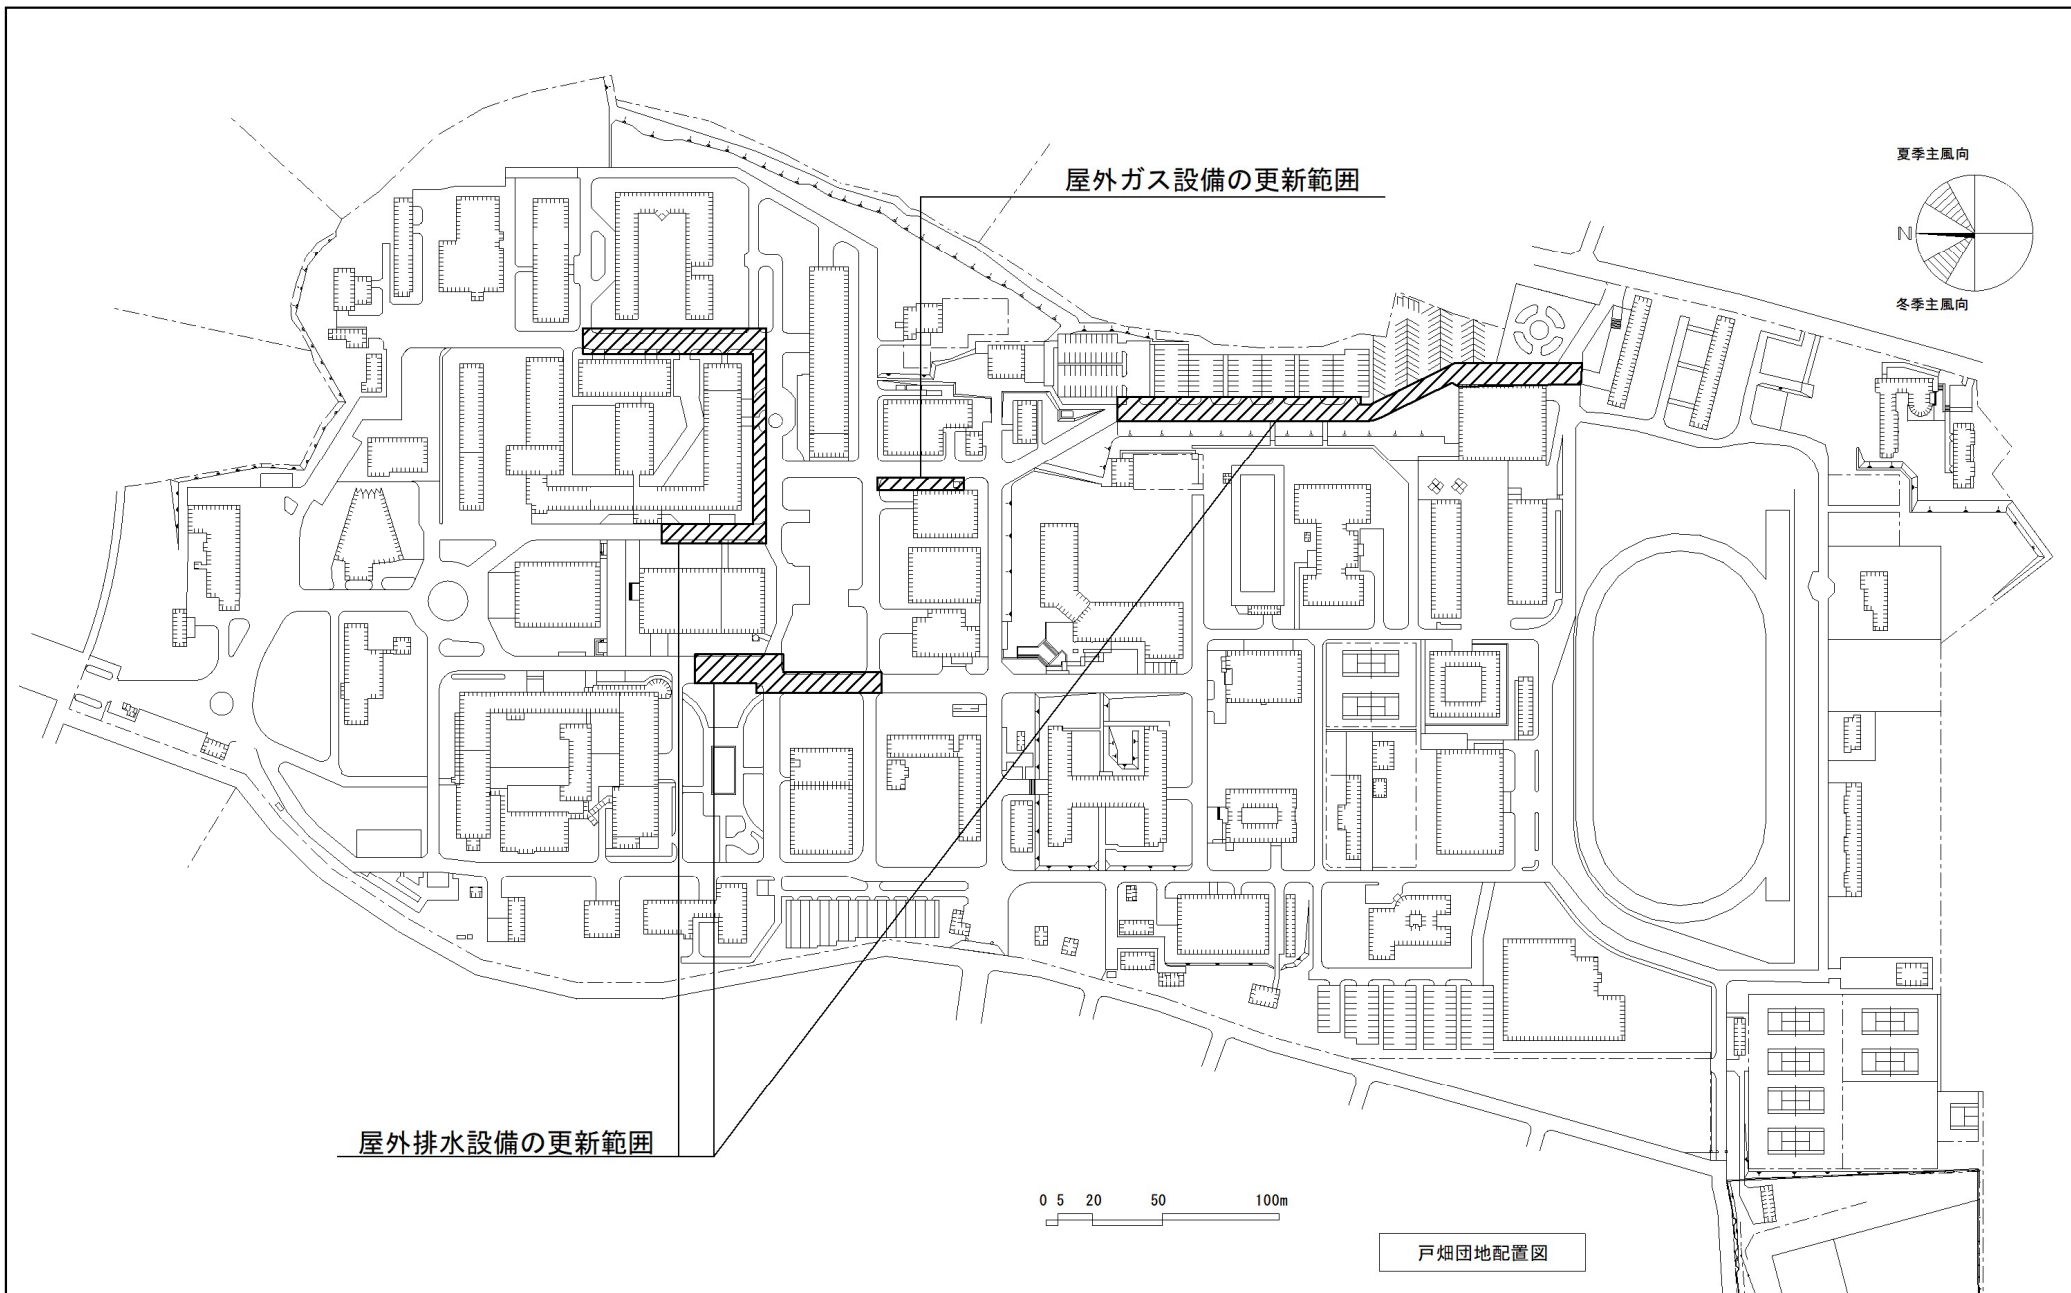


団地名	001 戸畑	事業名	九州工業大学(戸畑)ライフライン再生(給排水設備等)	配置図	1/3500
-----	--------	-----	----------------------------	-----	--------

 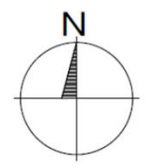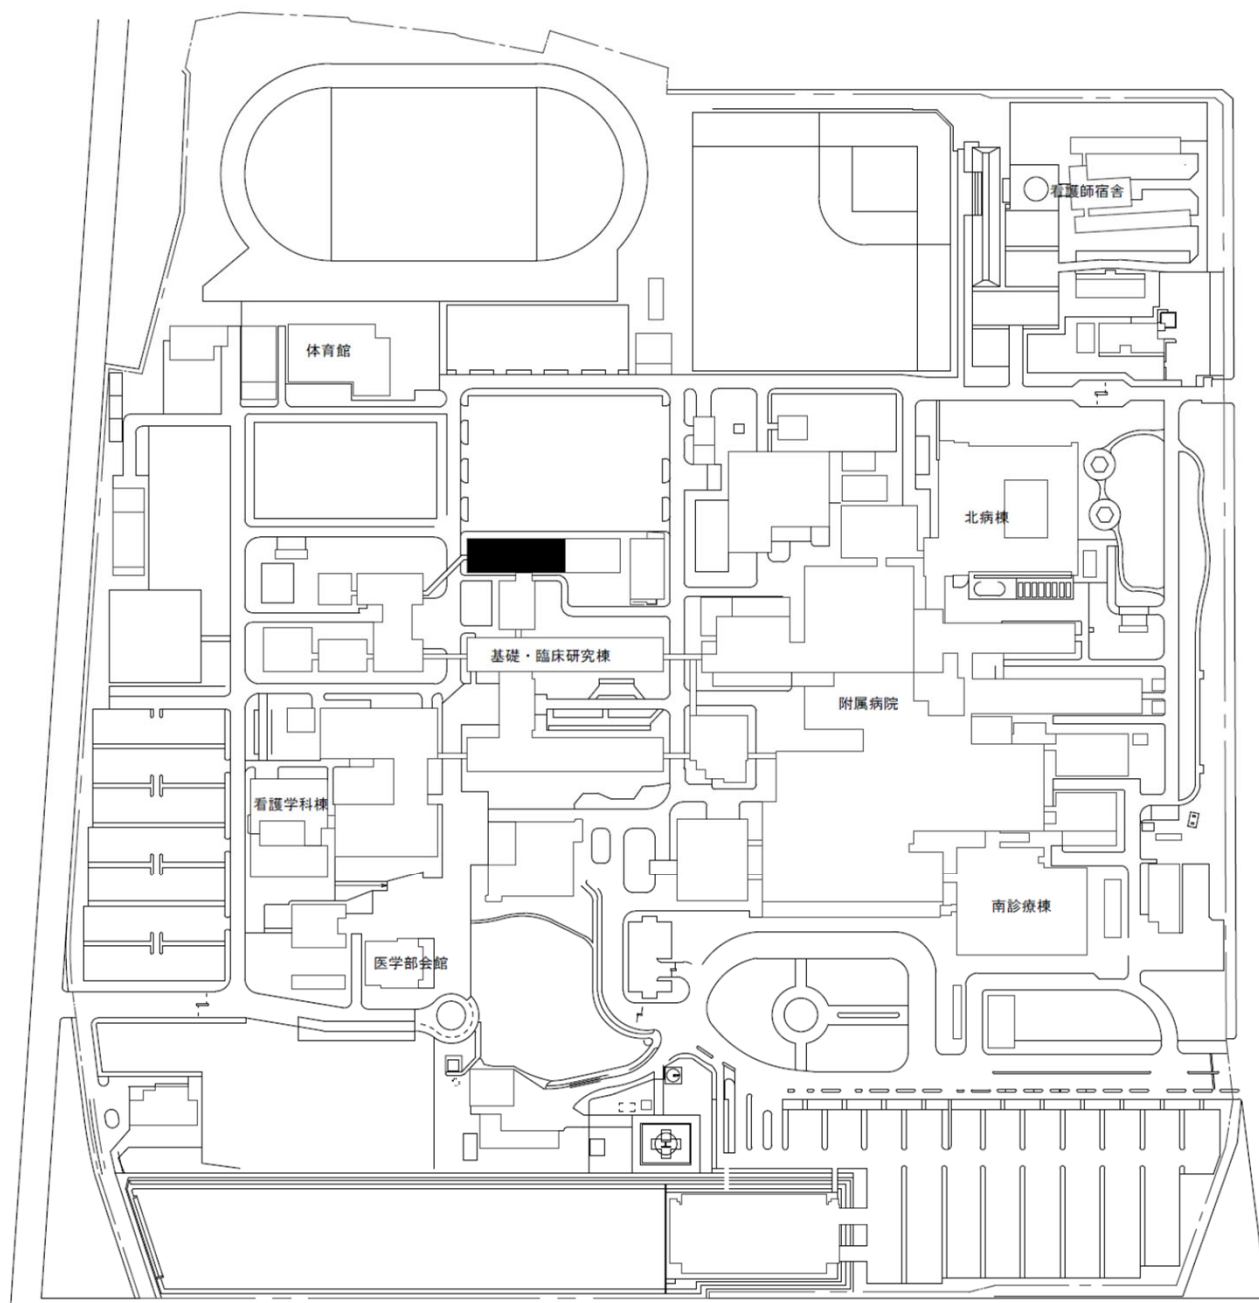

団地名	002 鍋島1	事業名	佐賀大学(鍋島)総合研究棟改修Ⅱ(医学系)	配置図	1/3000
-----	---------	-----	-----------------------	-----	--------

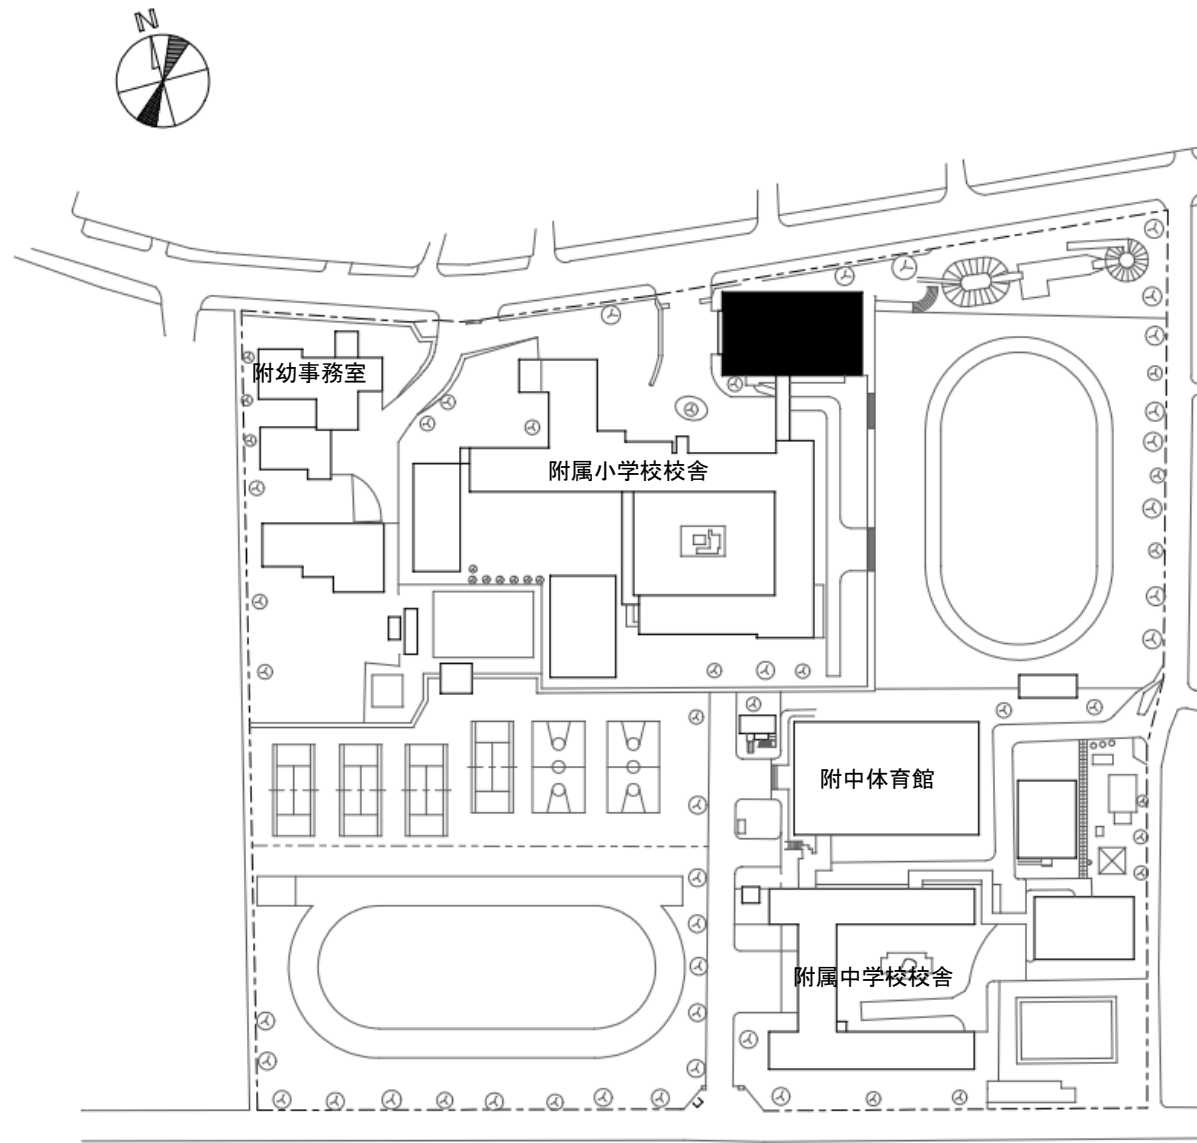


団地名	004 文教町1	事業名	長崎大学(文教町(附小))体育館改修	配置図	1/2000
-----	----------	-----	--------------------	-----	--------

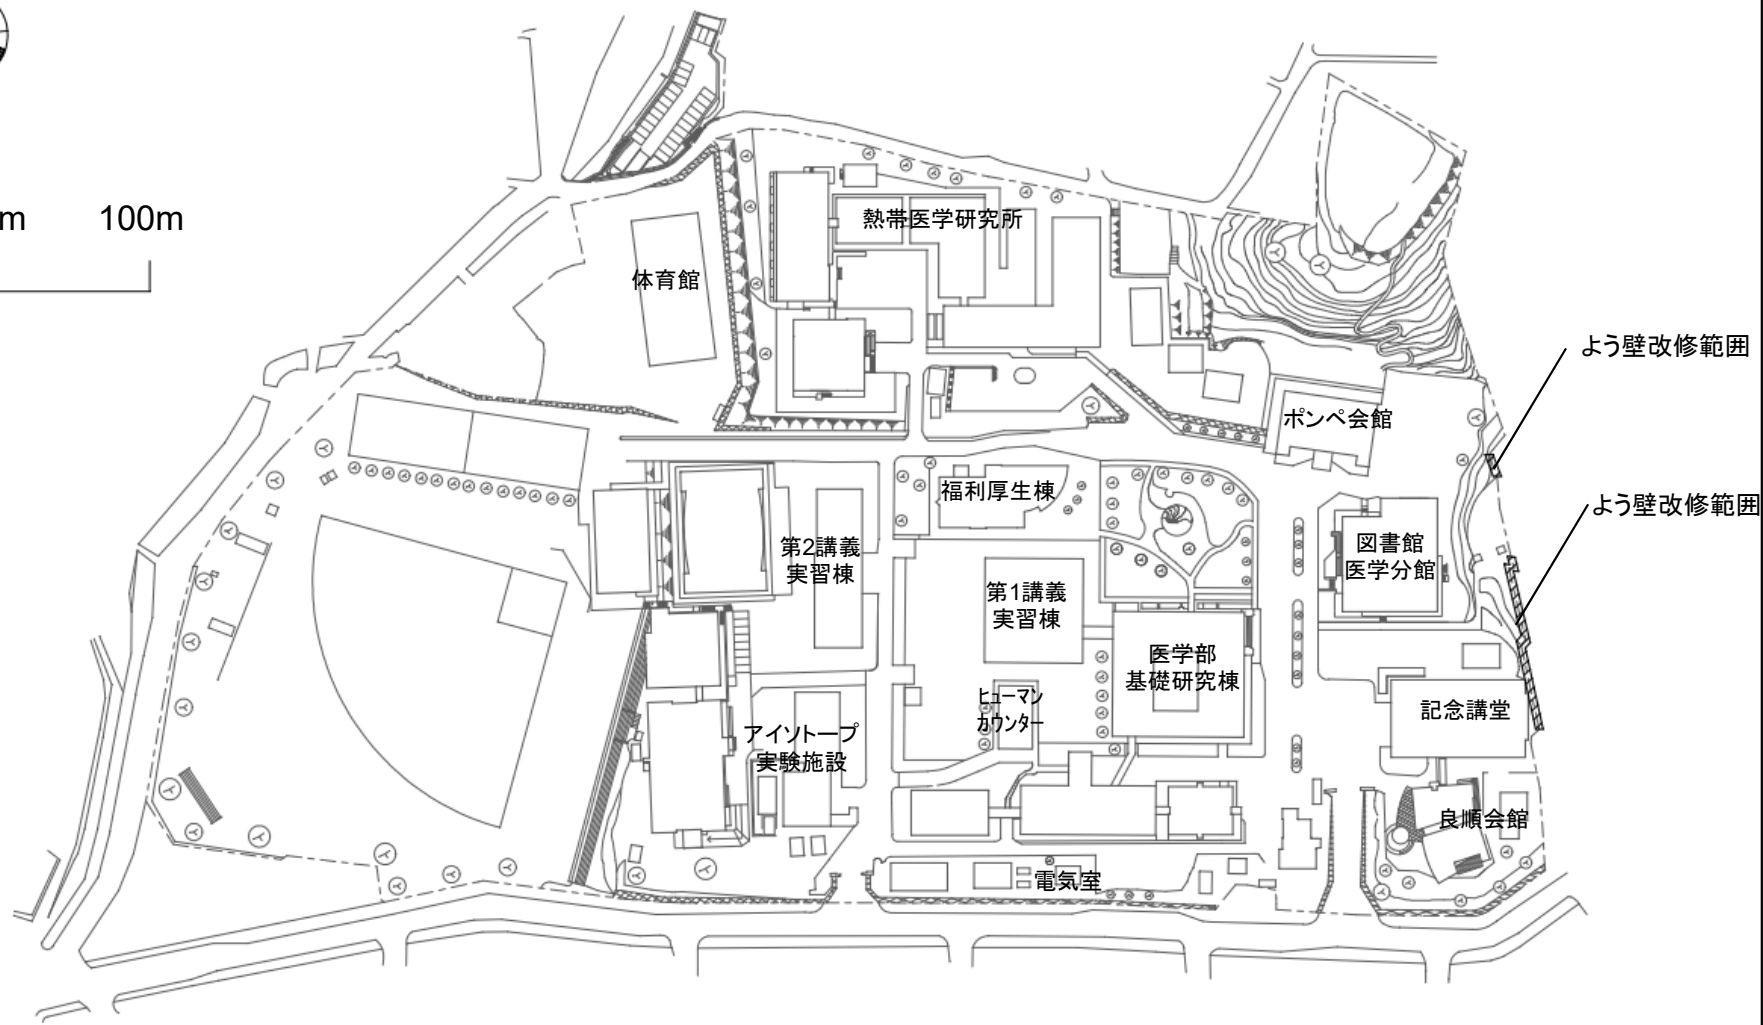


団地名	002 坂本1	事業名	長崎大学(坂本他)基幹・環境整備(法面安全対策) 1/2	配置図	1/2500
-----	---------	-----	------------------------------	-----	--------




0 50m 100m

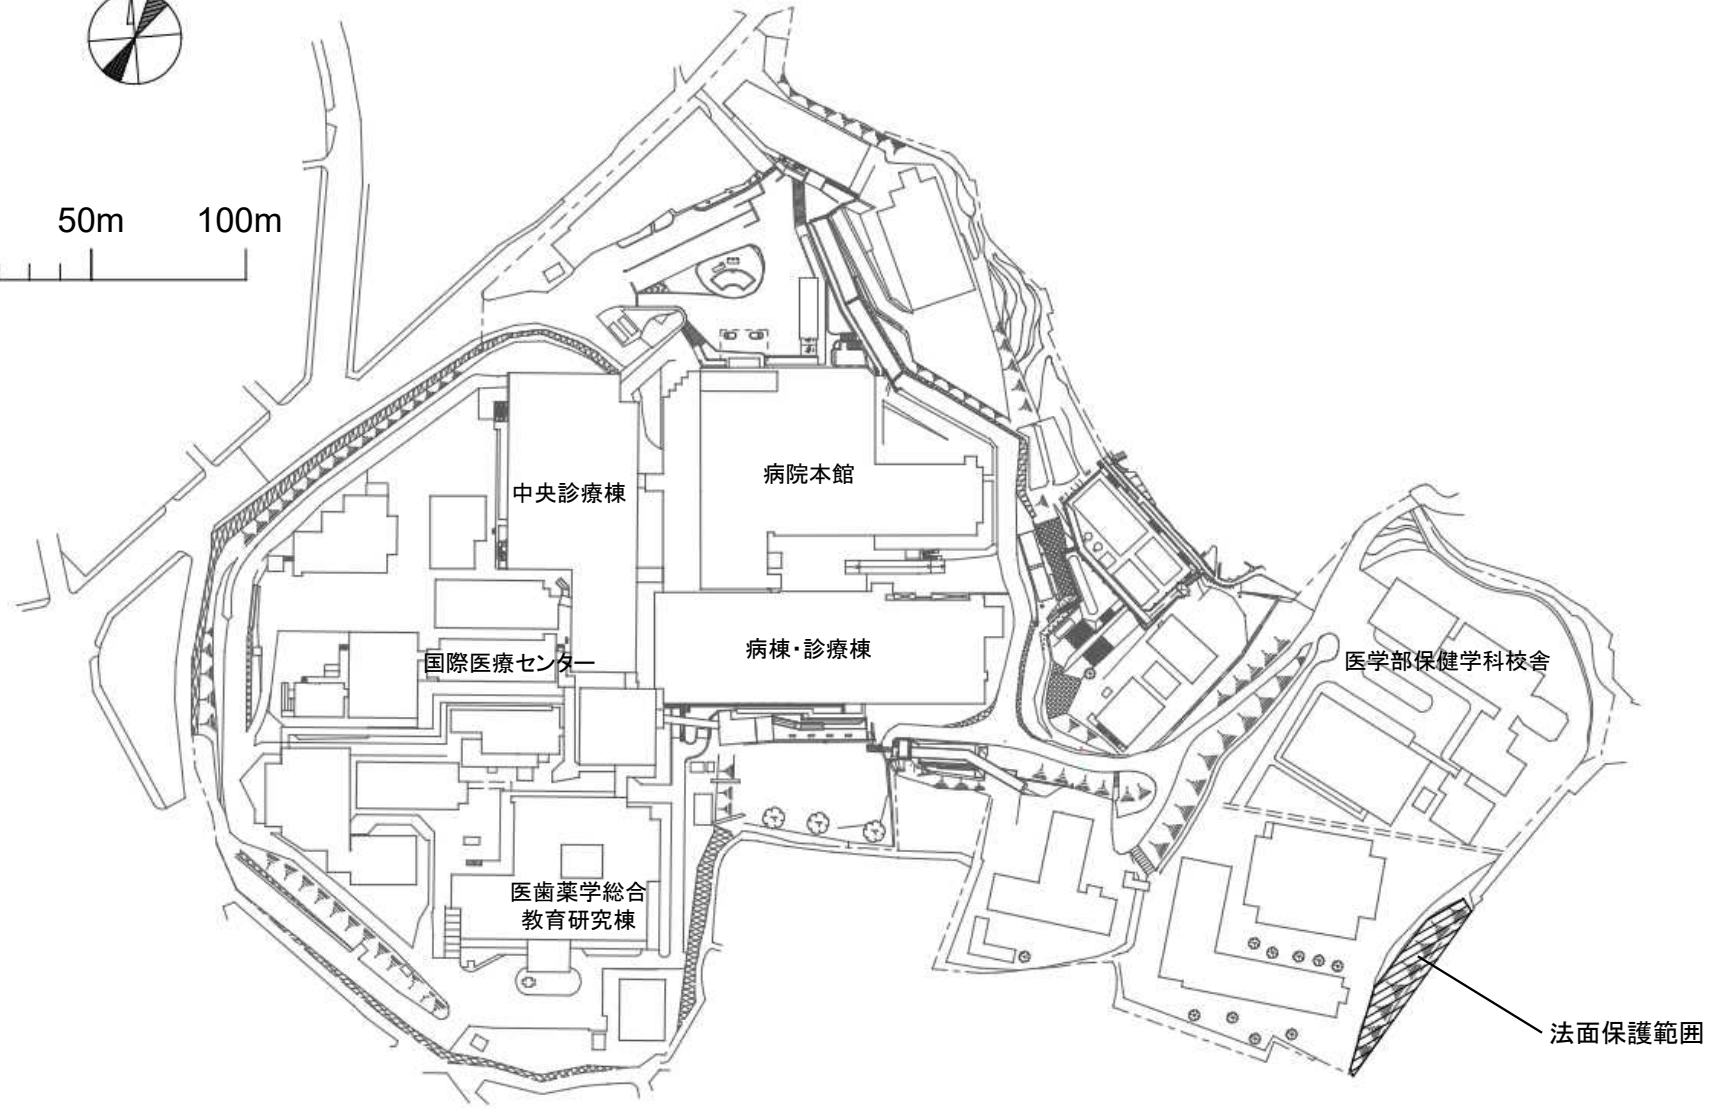


団地名	003 坂本2	事業名	長崎大学(坂本他)基幹・環境整備(法面安全対策) 2/2	配置図	1/2500
-----	---------	-----	------------------------------	-----	--------

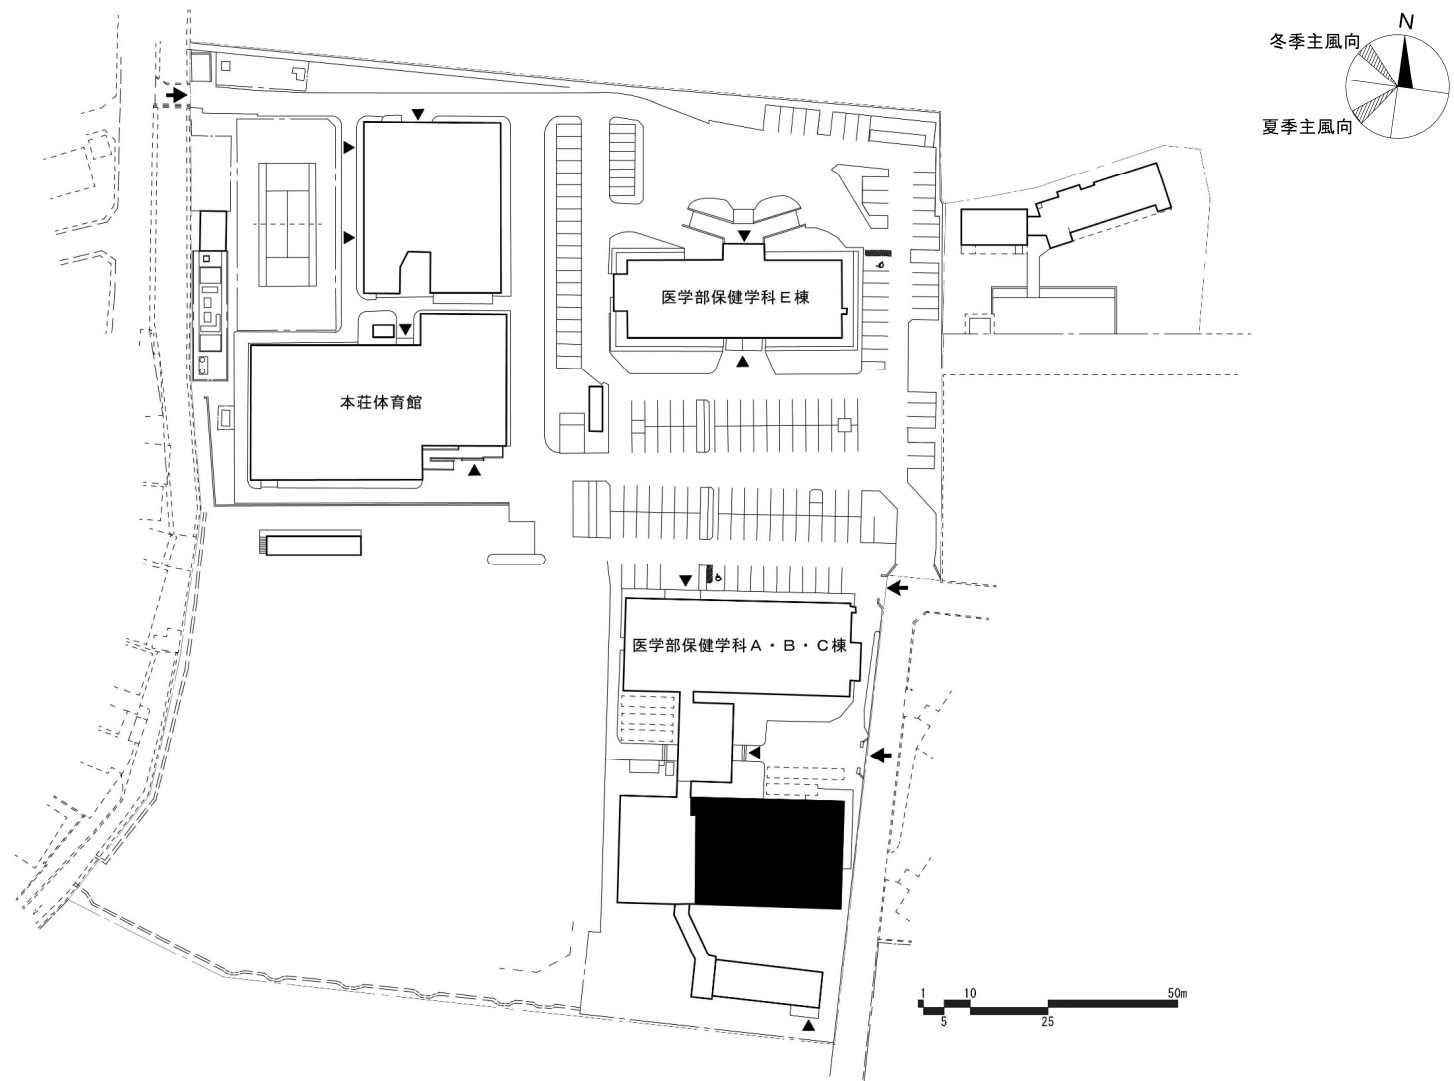

団地名	003 本荘 (南地区)	事業名	熊本大学(本荘)総合研究棟改修(医学系)	配置図	1/1,500
-----	-----------------	-----	----------------------	-----	---------

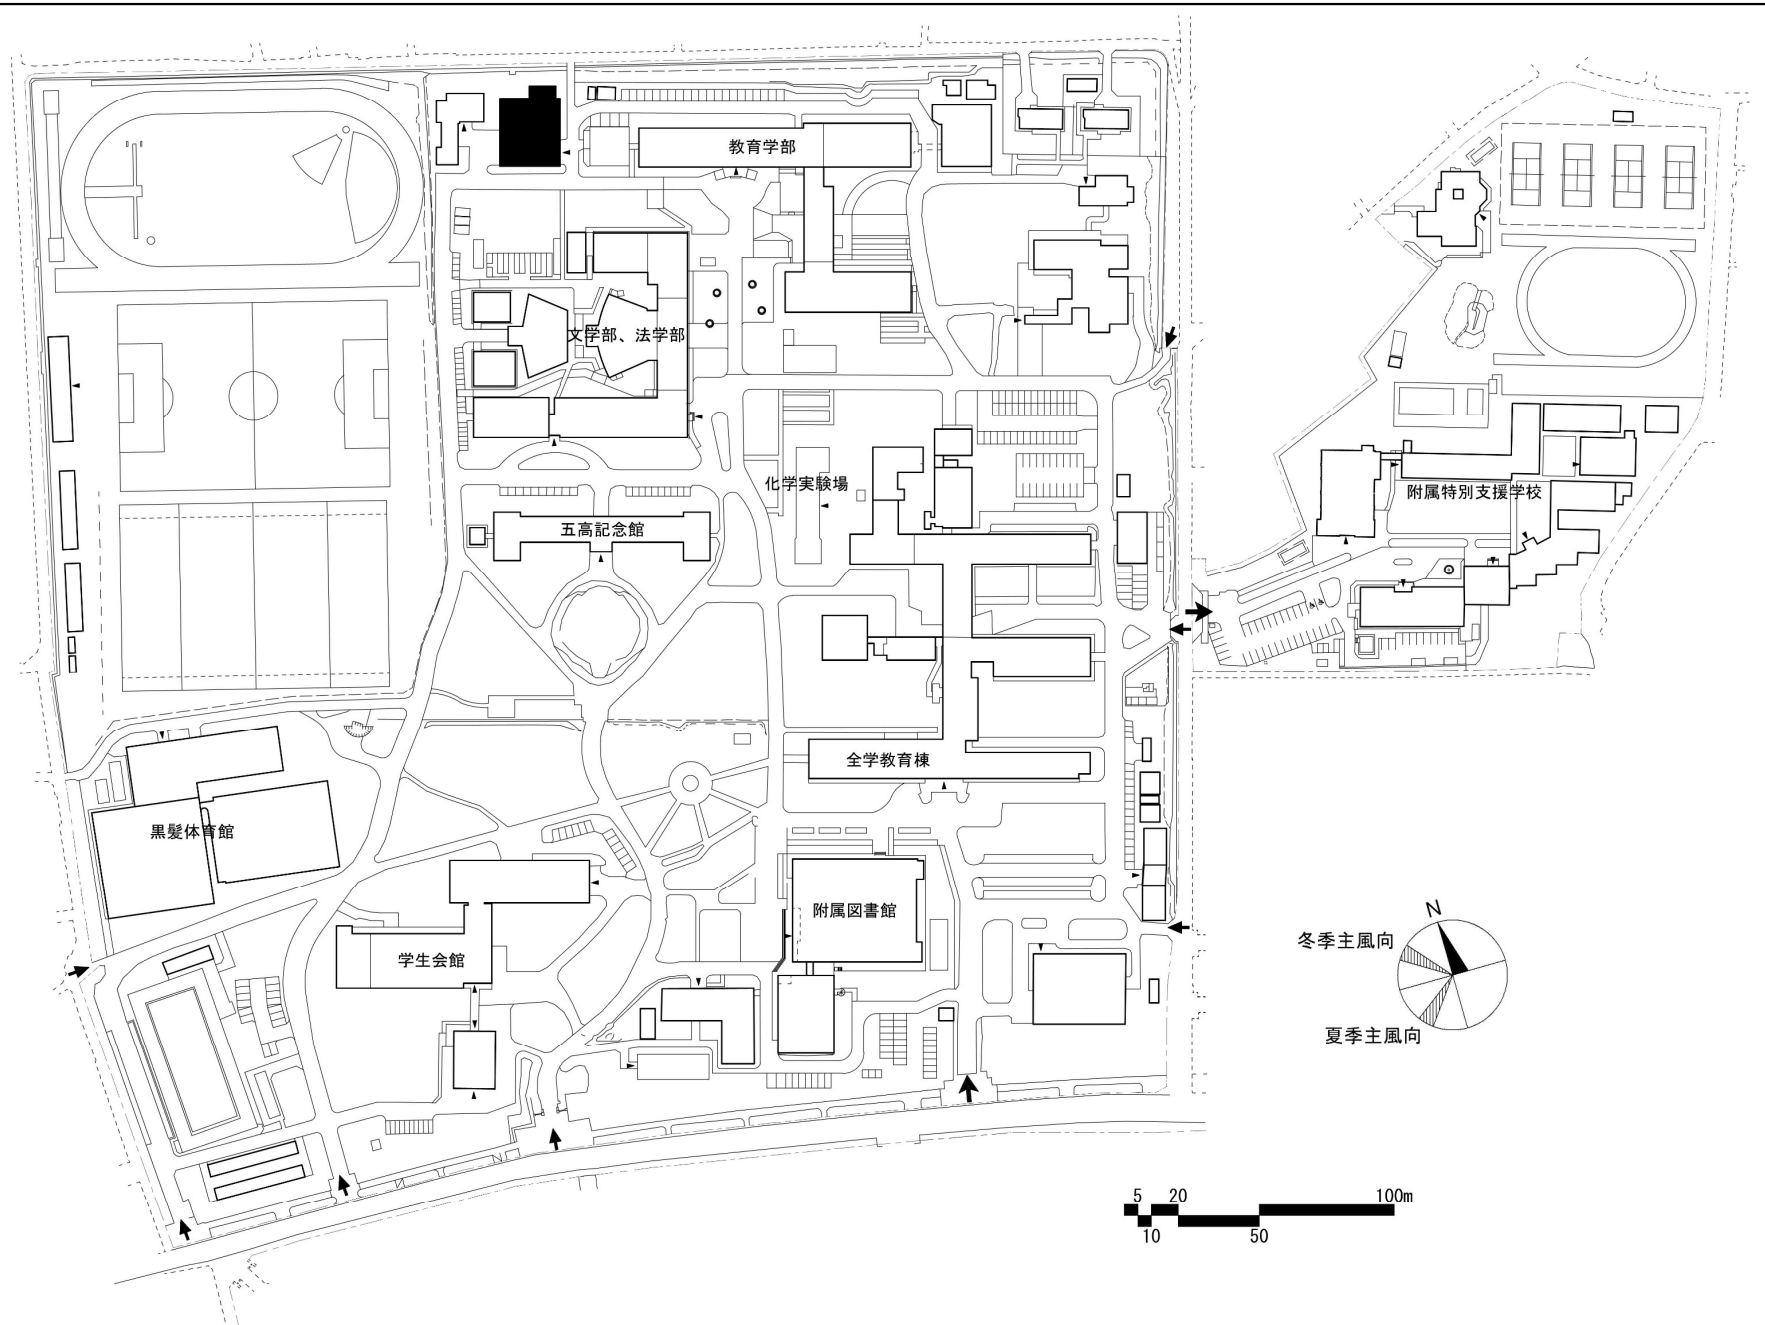


団地名	001 黒髪 (北地区)	事業名	熊本大学(黒髪)総合研究棟改修Ⅱ(音楽系)	配置図	1/3,500
-----	-----------------	-----	-----------------------	-----	---------

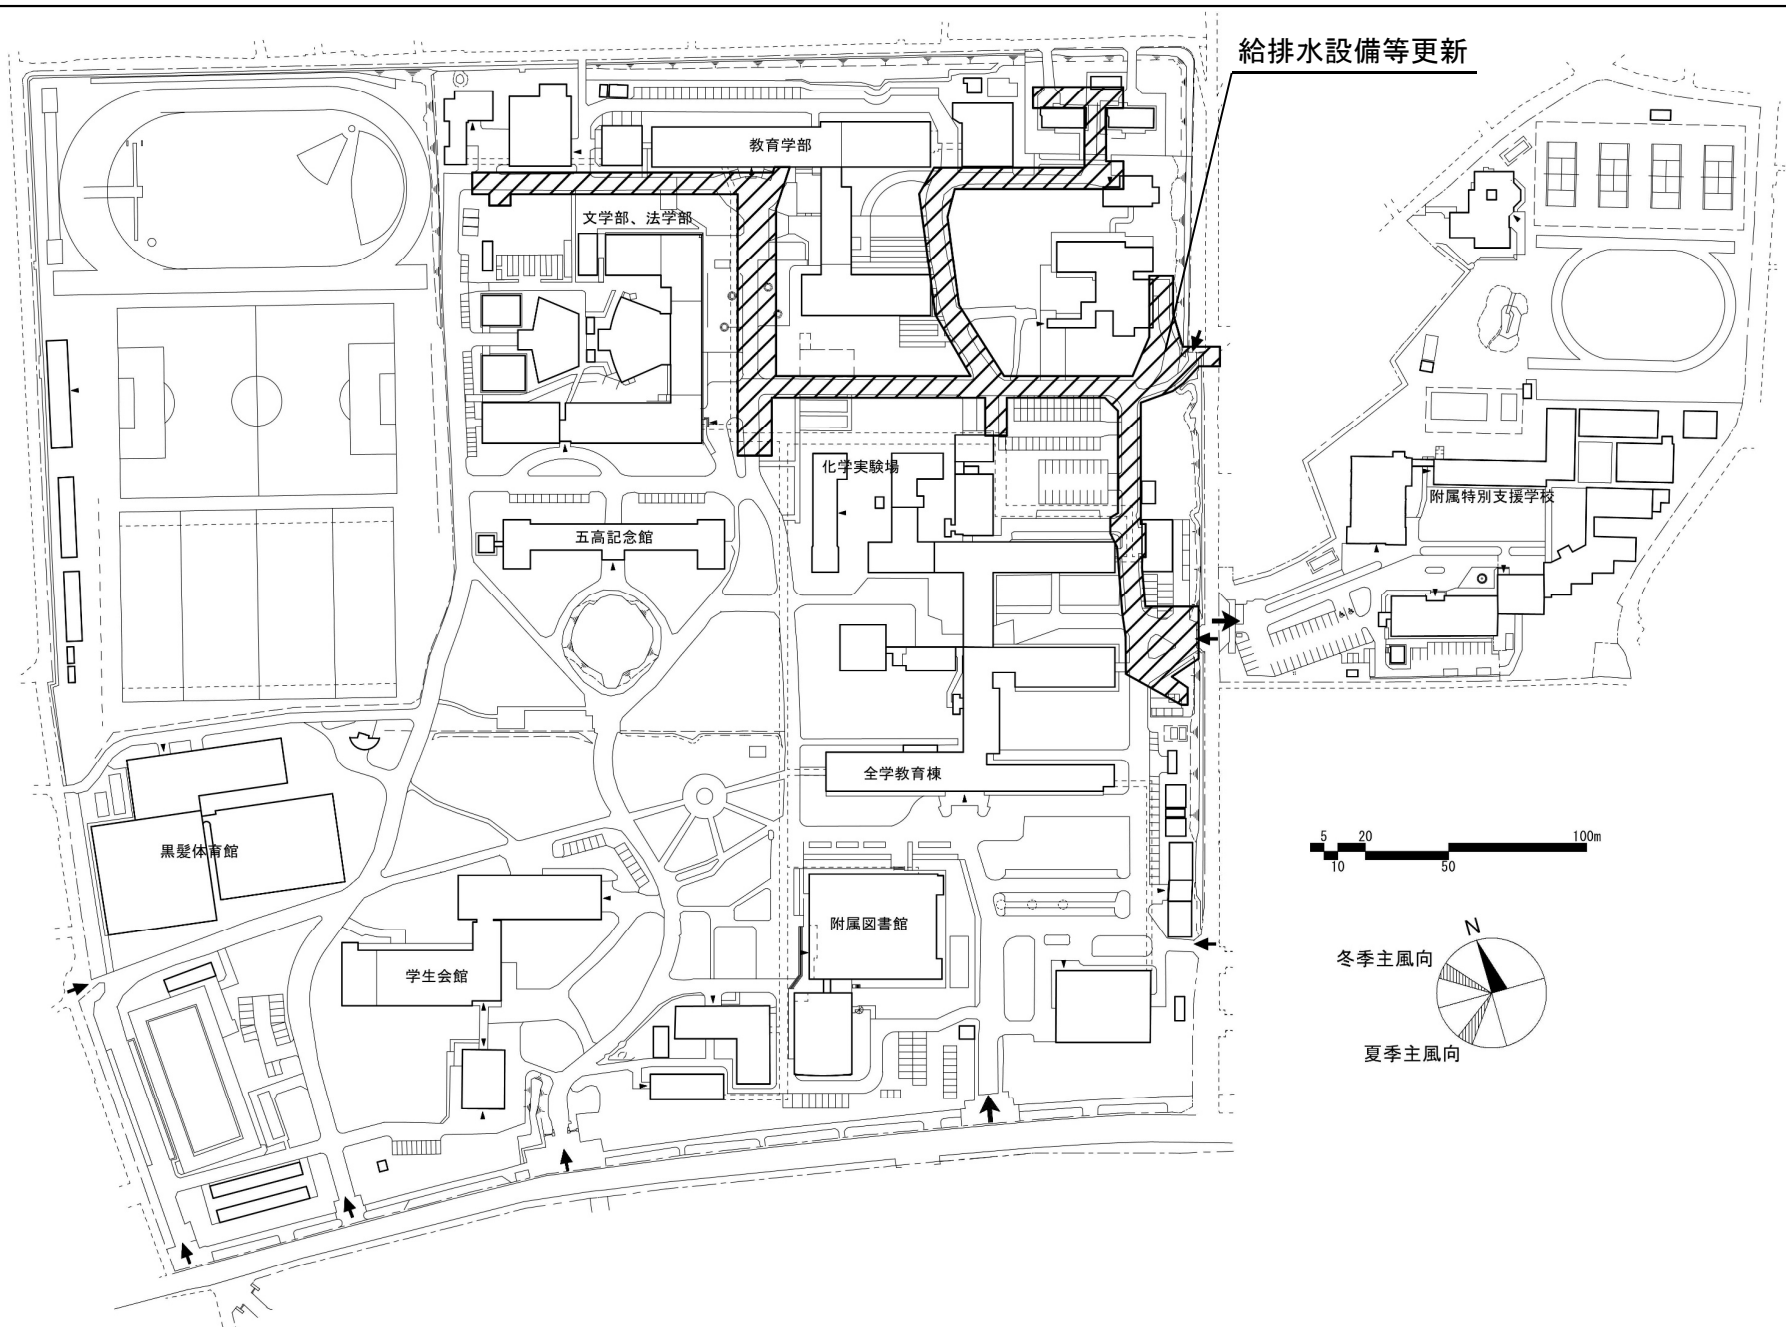




給排水設備等更新

団地名	001 黒髪 (北地区)	事業名	熊本大学(黒髪)ライフライン再生 (給排水設備等)	配置図	1/2,600
-----	-----------------	-----	------------------------------	-----	---------

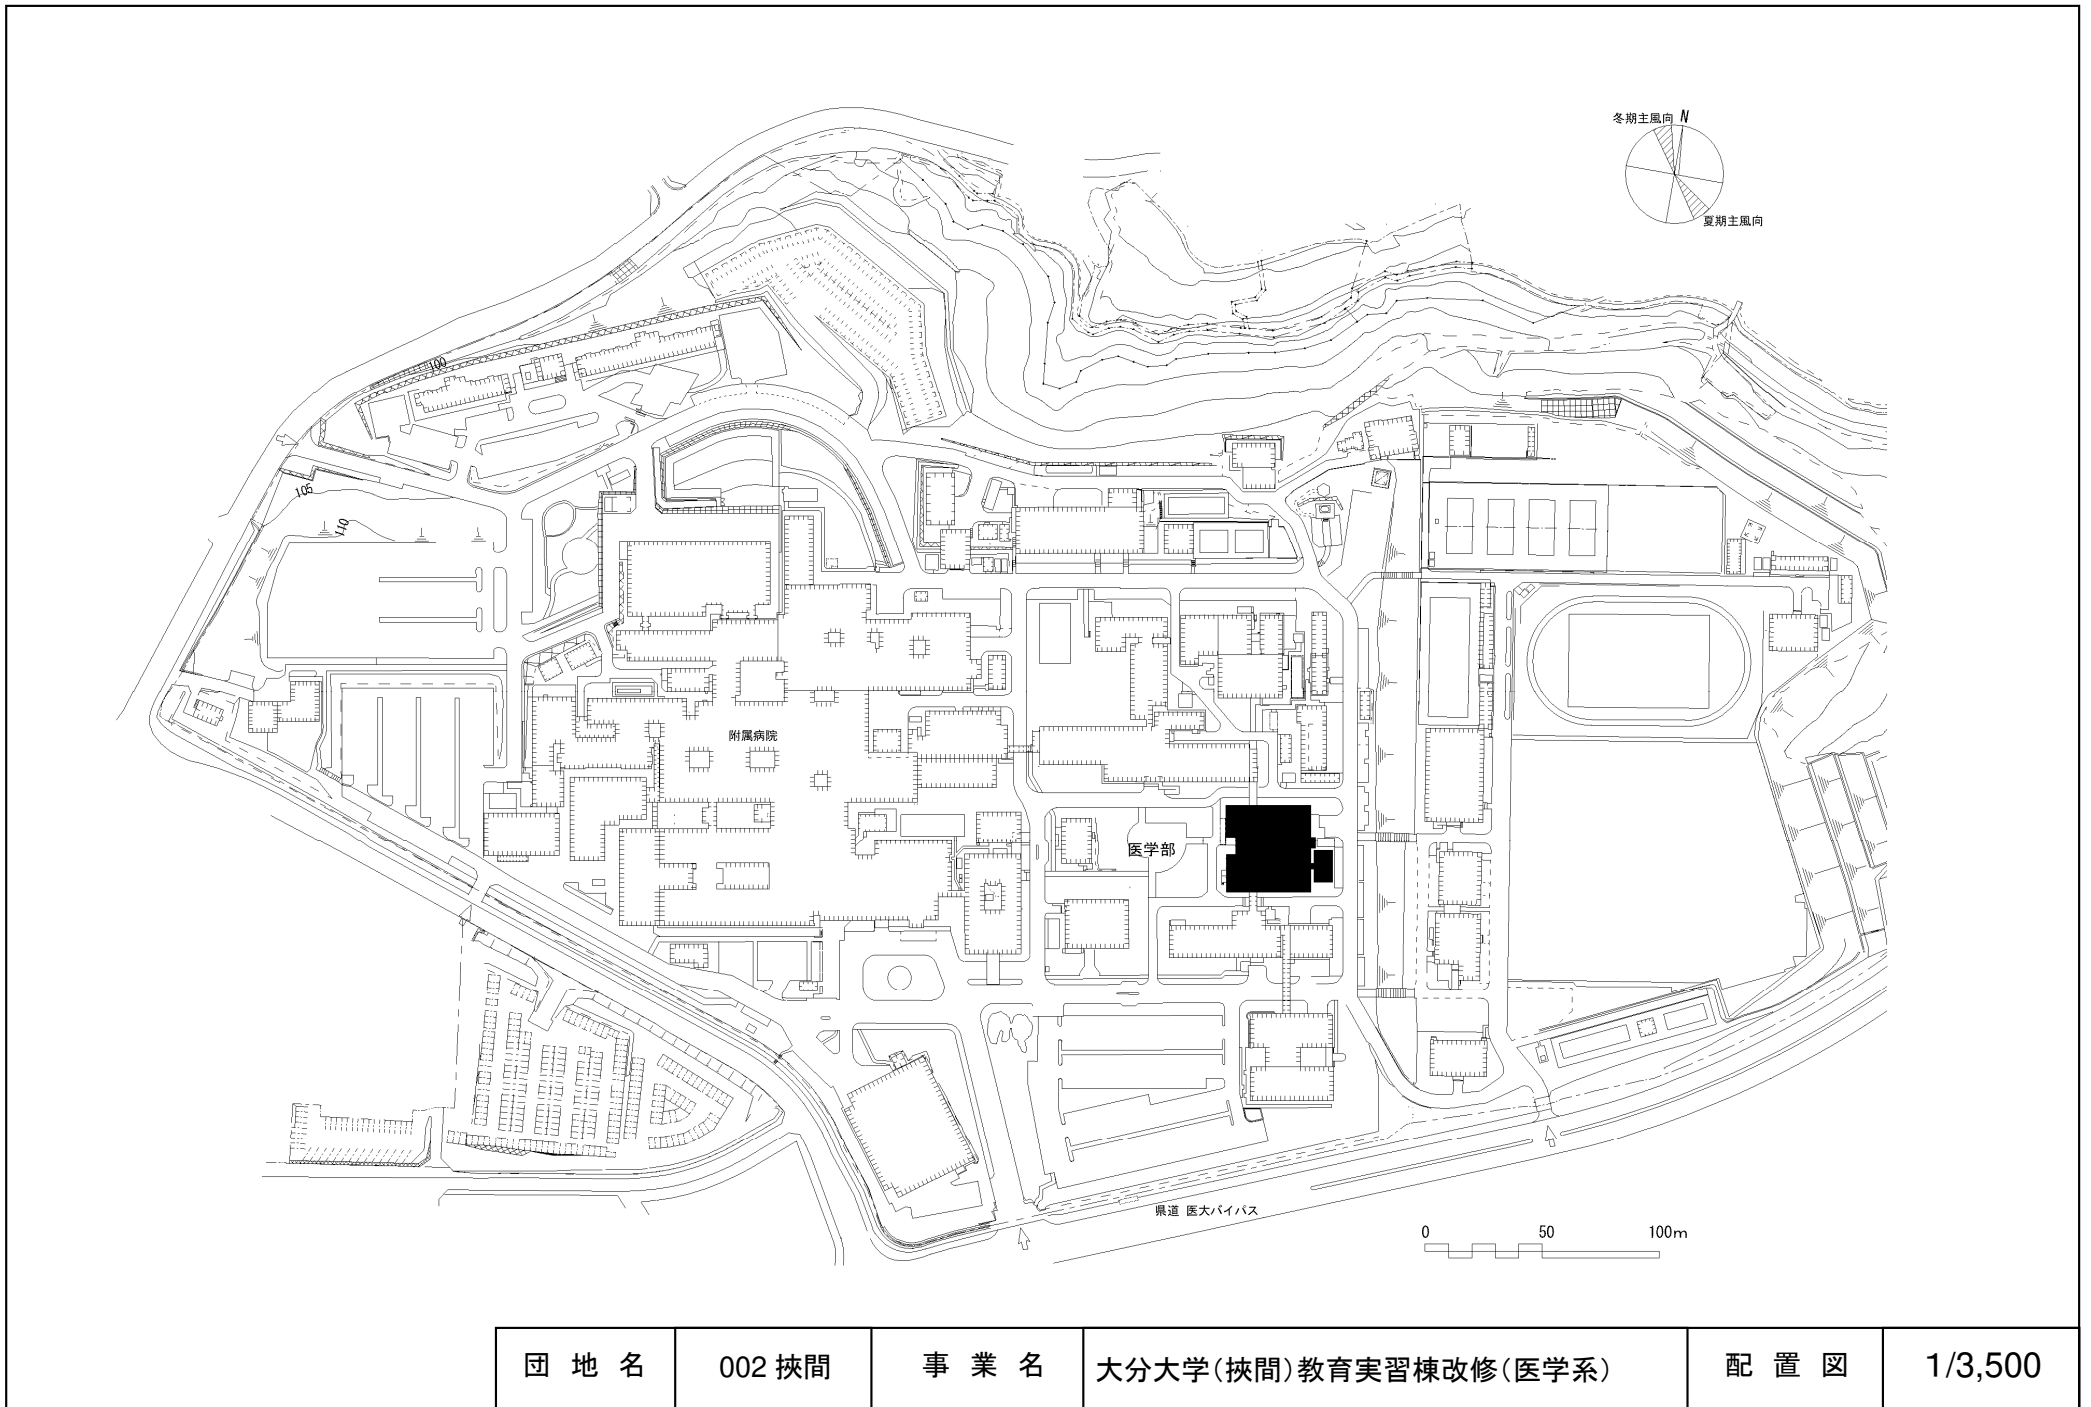


団地名	002 挟間	事業名	大分大学(挟間)教育実習棟改修(医学系)	配置図	1/3,500
-----	--------	-----	----------------------	-----	---------

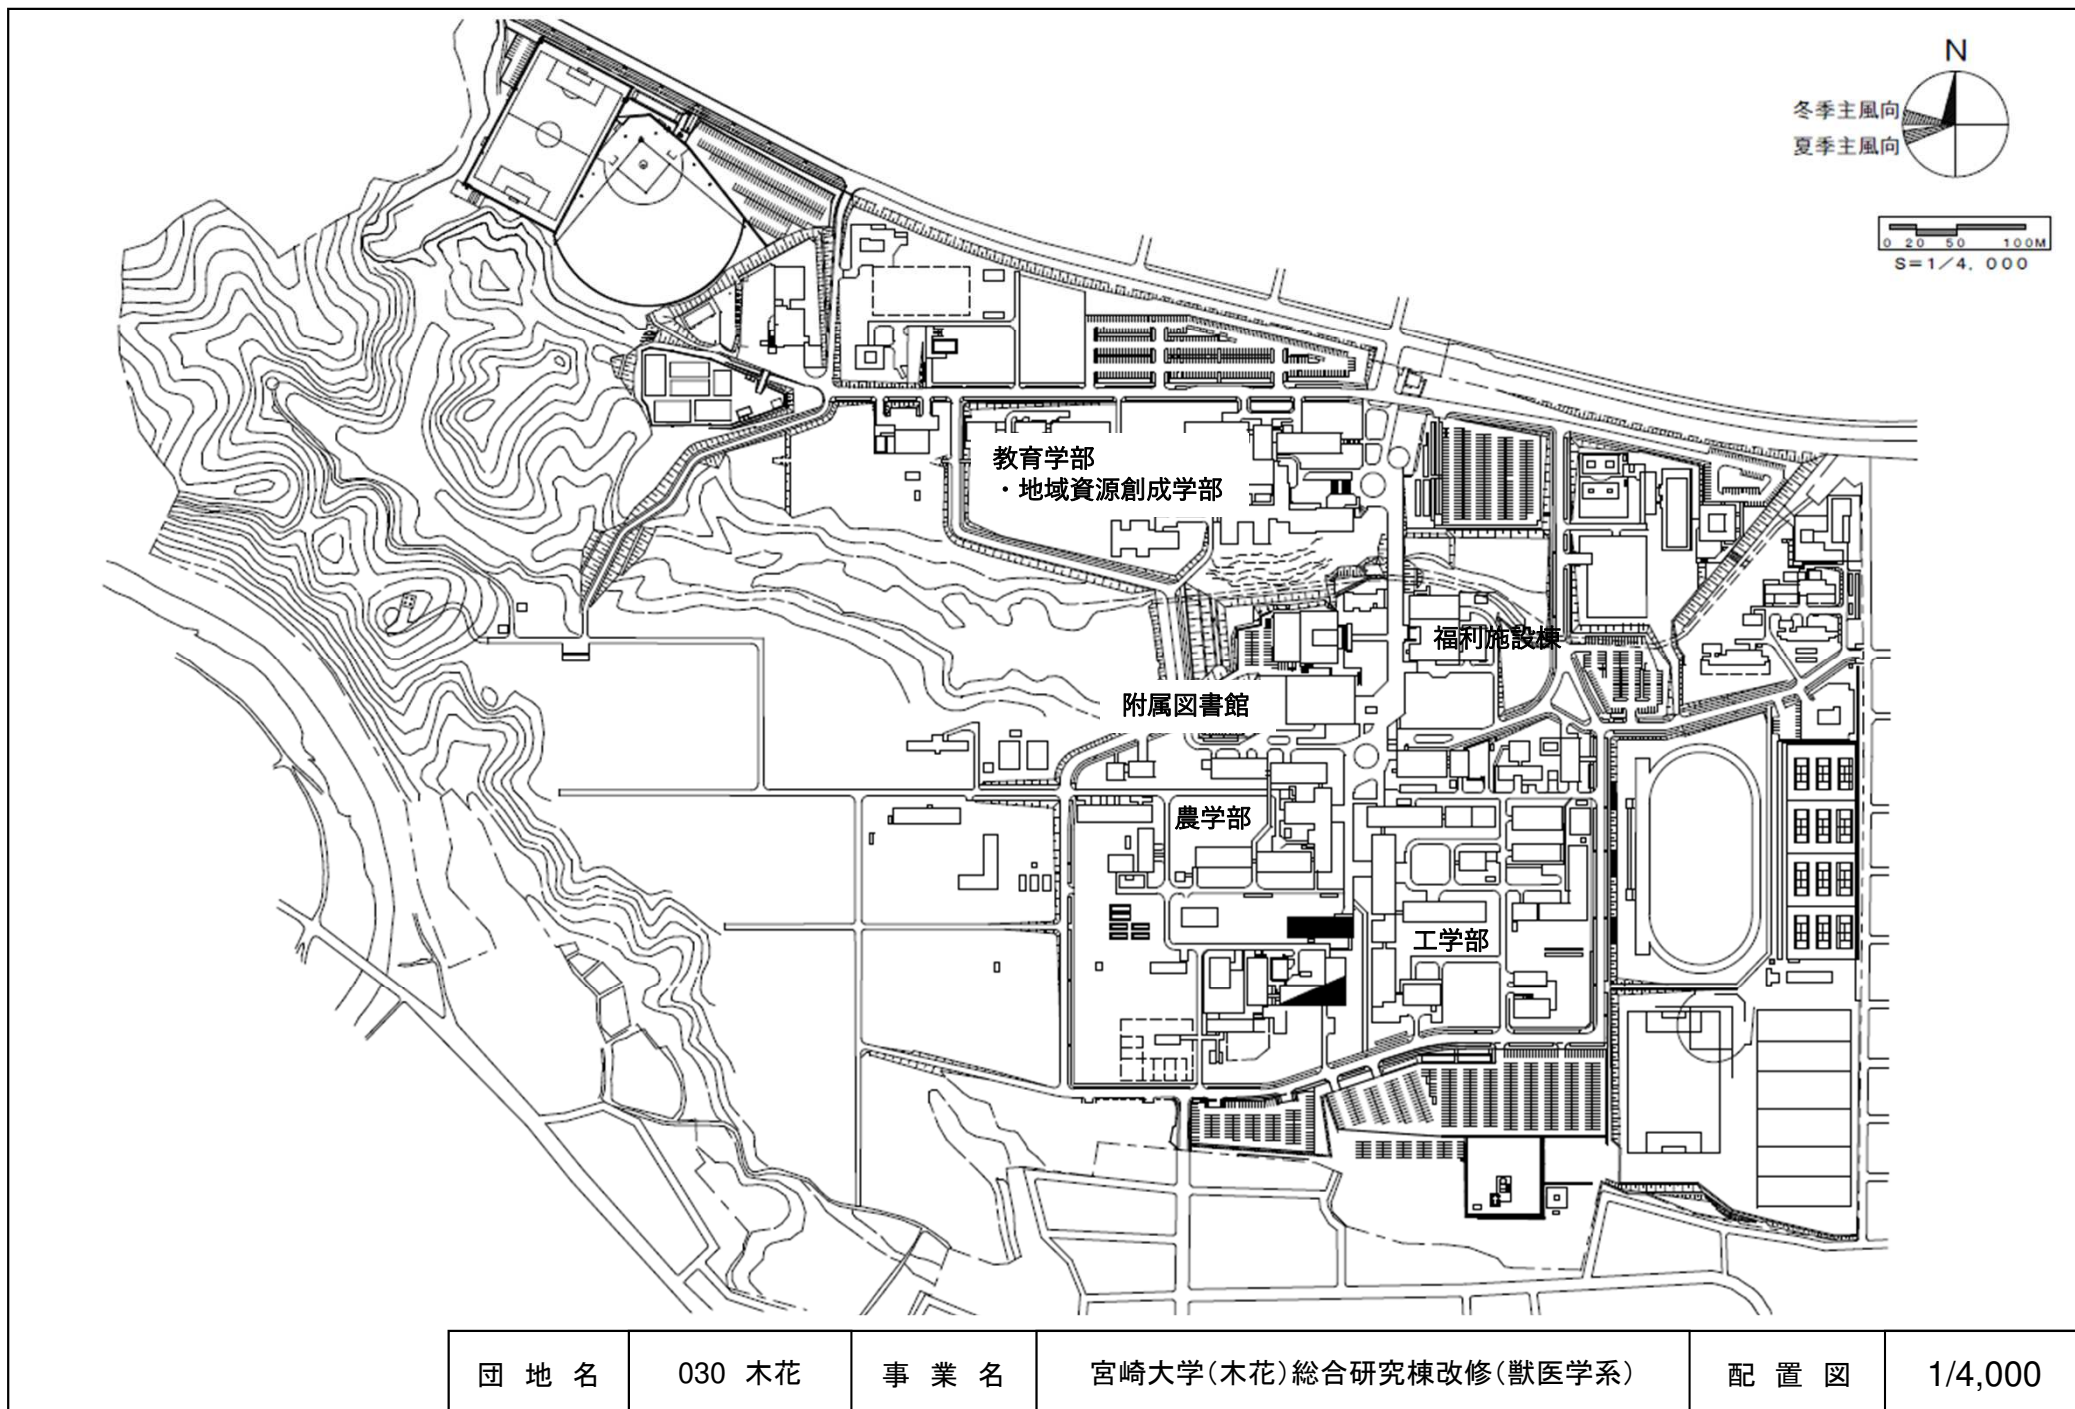

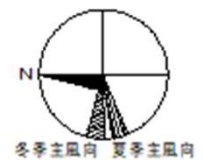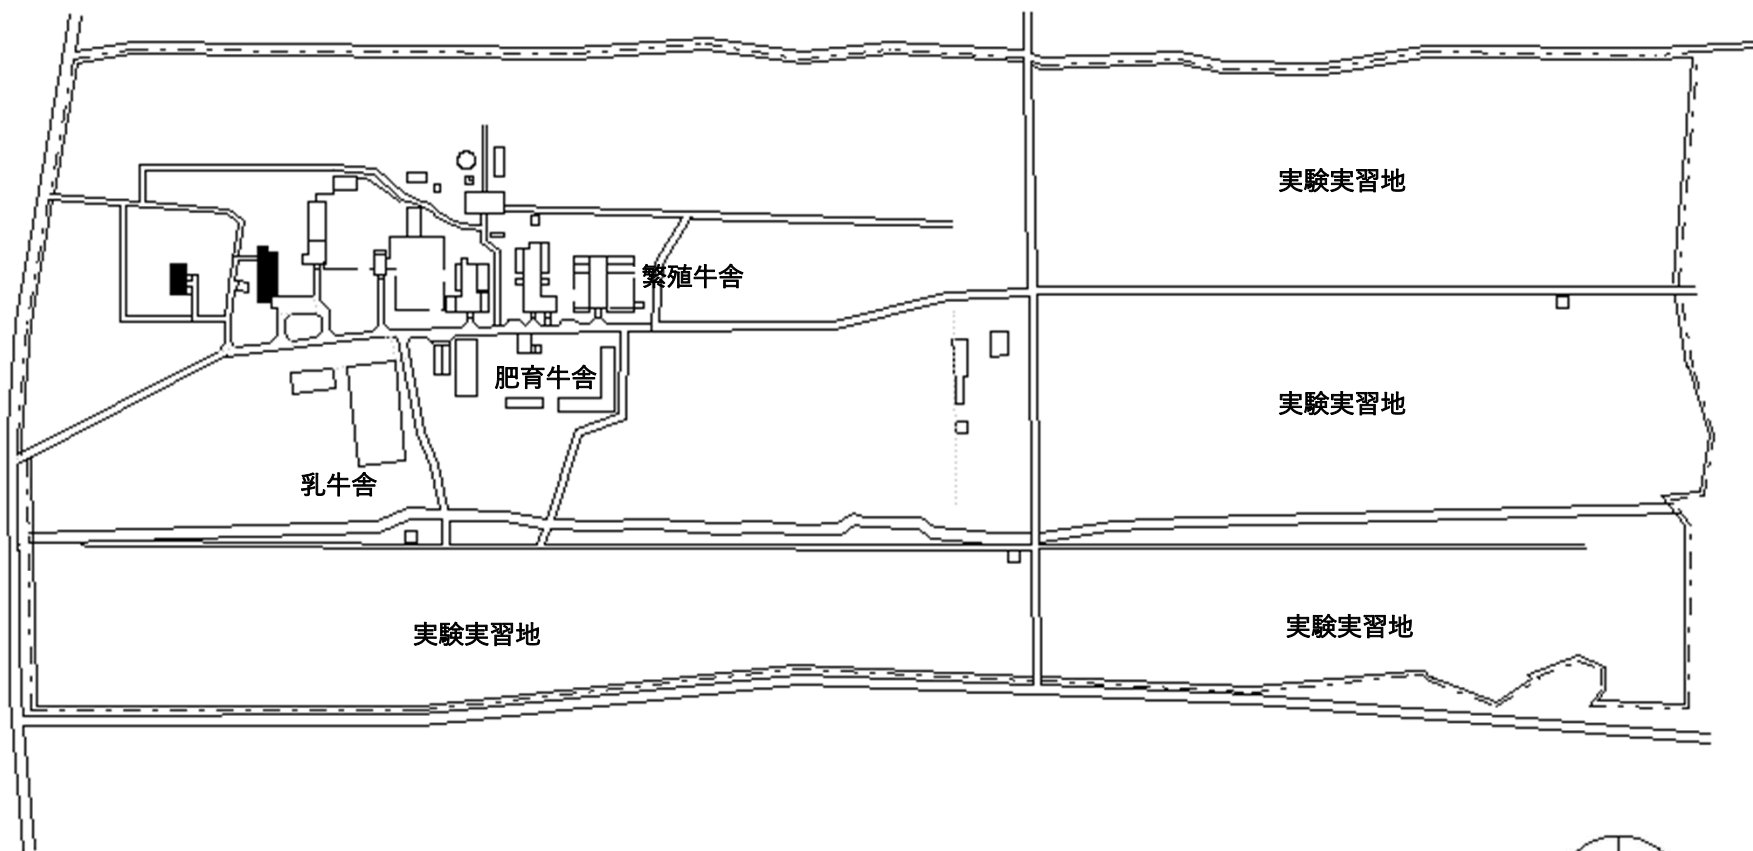




冬季主風向 夏季主風向

 S=1/5,000




団地名	004 住吉	事業名	宮崎大学(住吉)管理実験棟等改修	配置図	1/5,000
-----	--------	-----	------------------	-----	---------

 磁北 (西偏 $5^{\circ} \sim 15^{\circ}$)

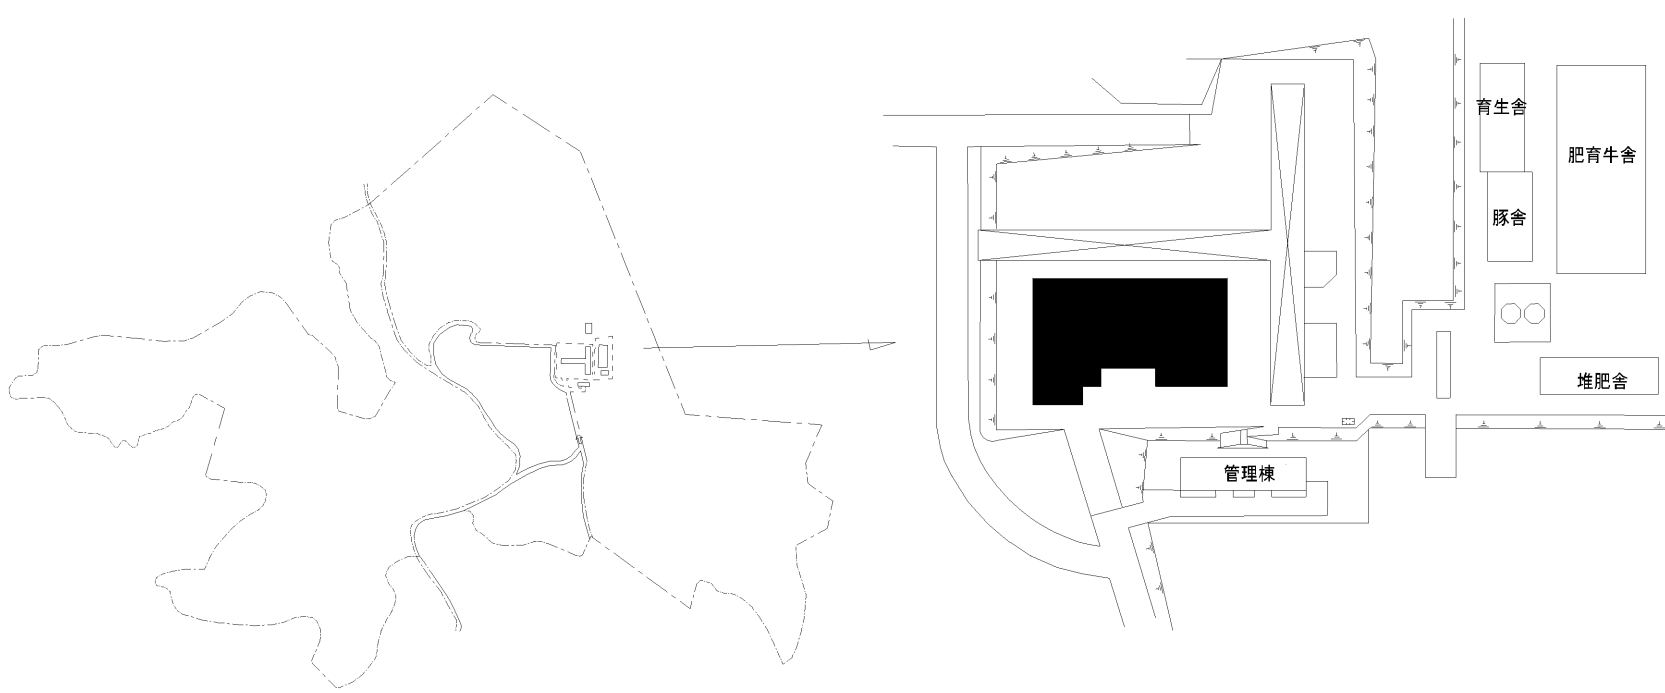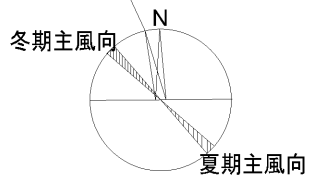


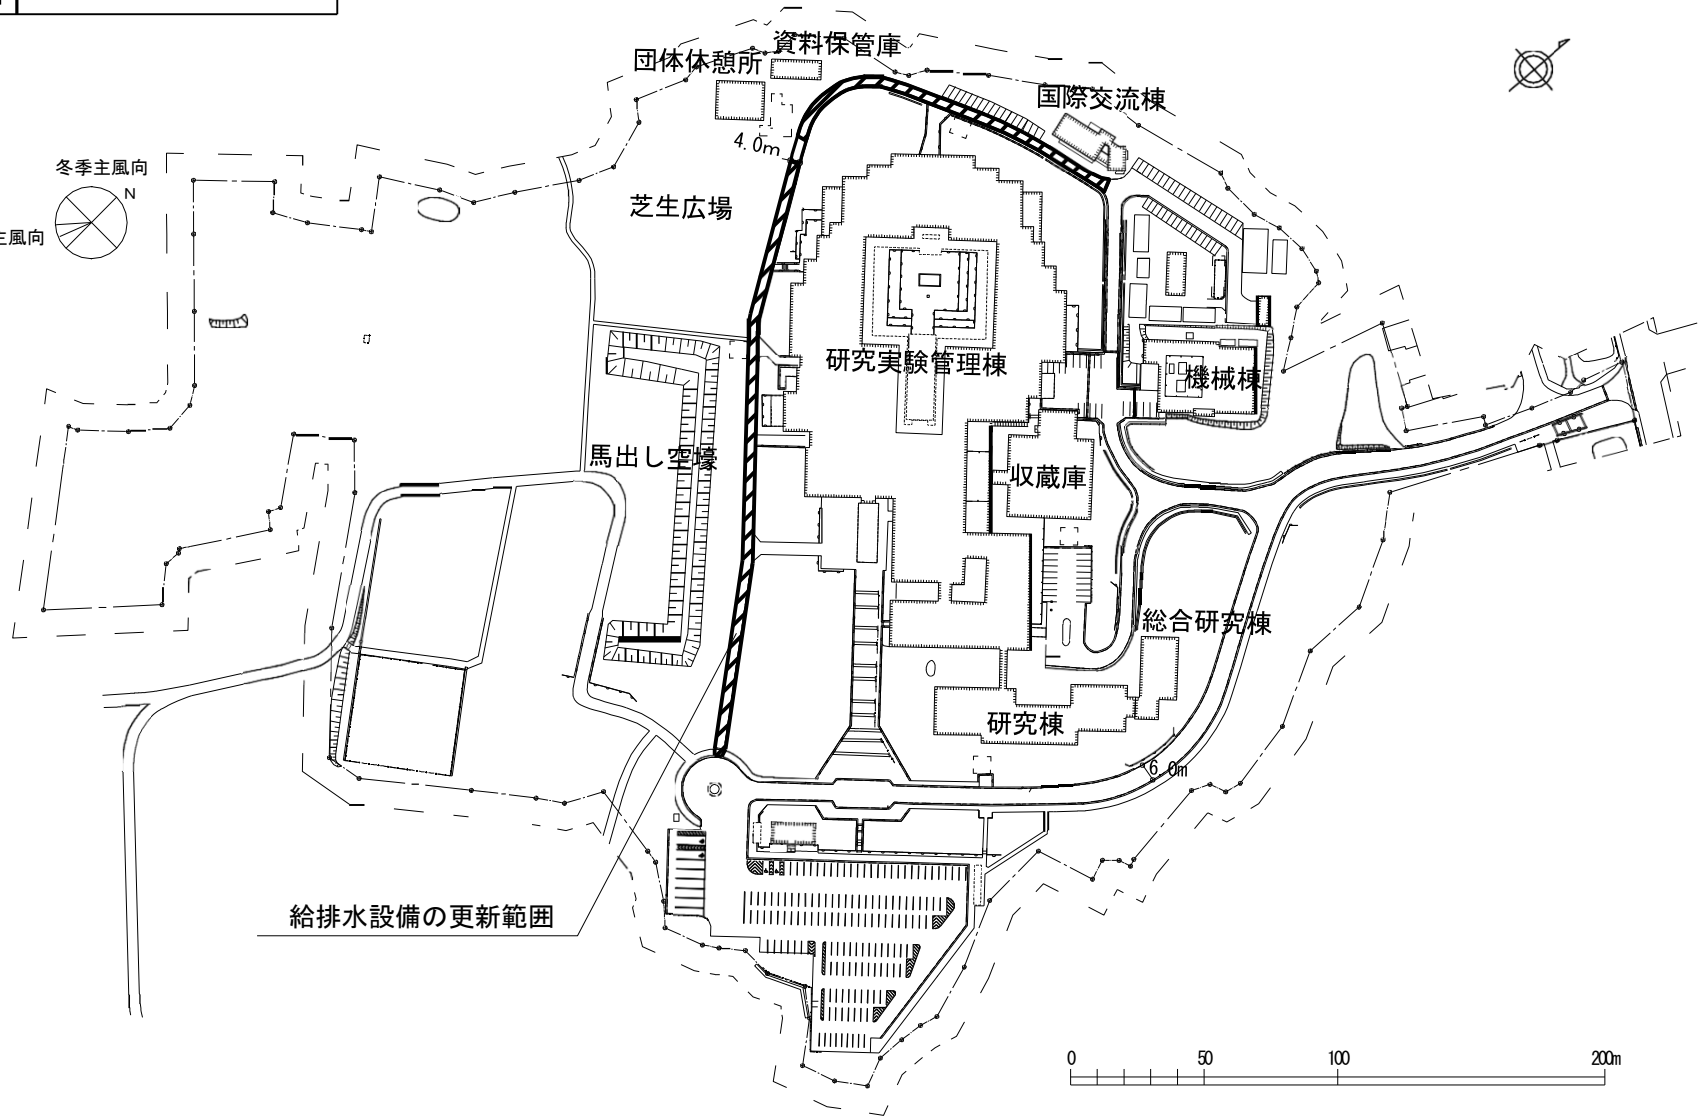
団地名	029入来	事業名	鹿児島大学(入来)実験研究棟(農学系)	配置図	1/2000
-----	-------	-----	---------------------	-----	--------

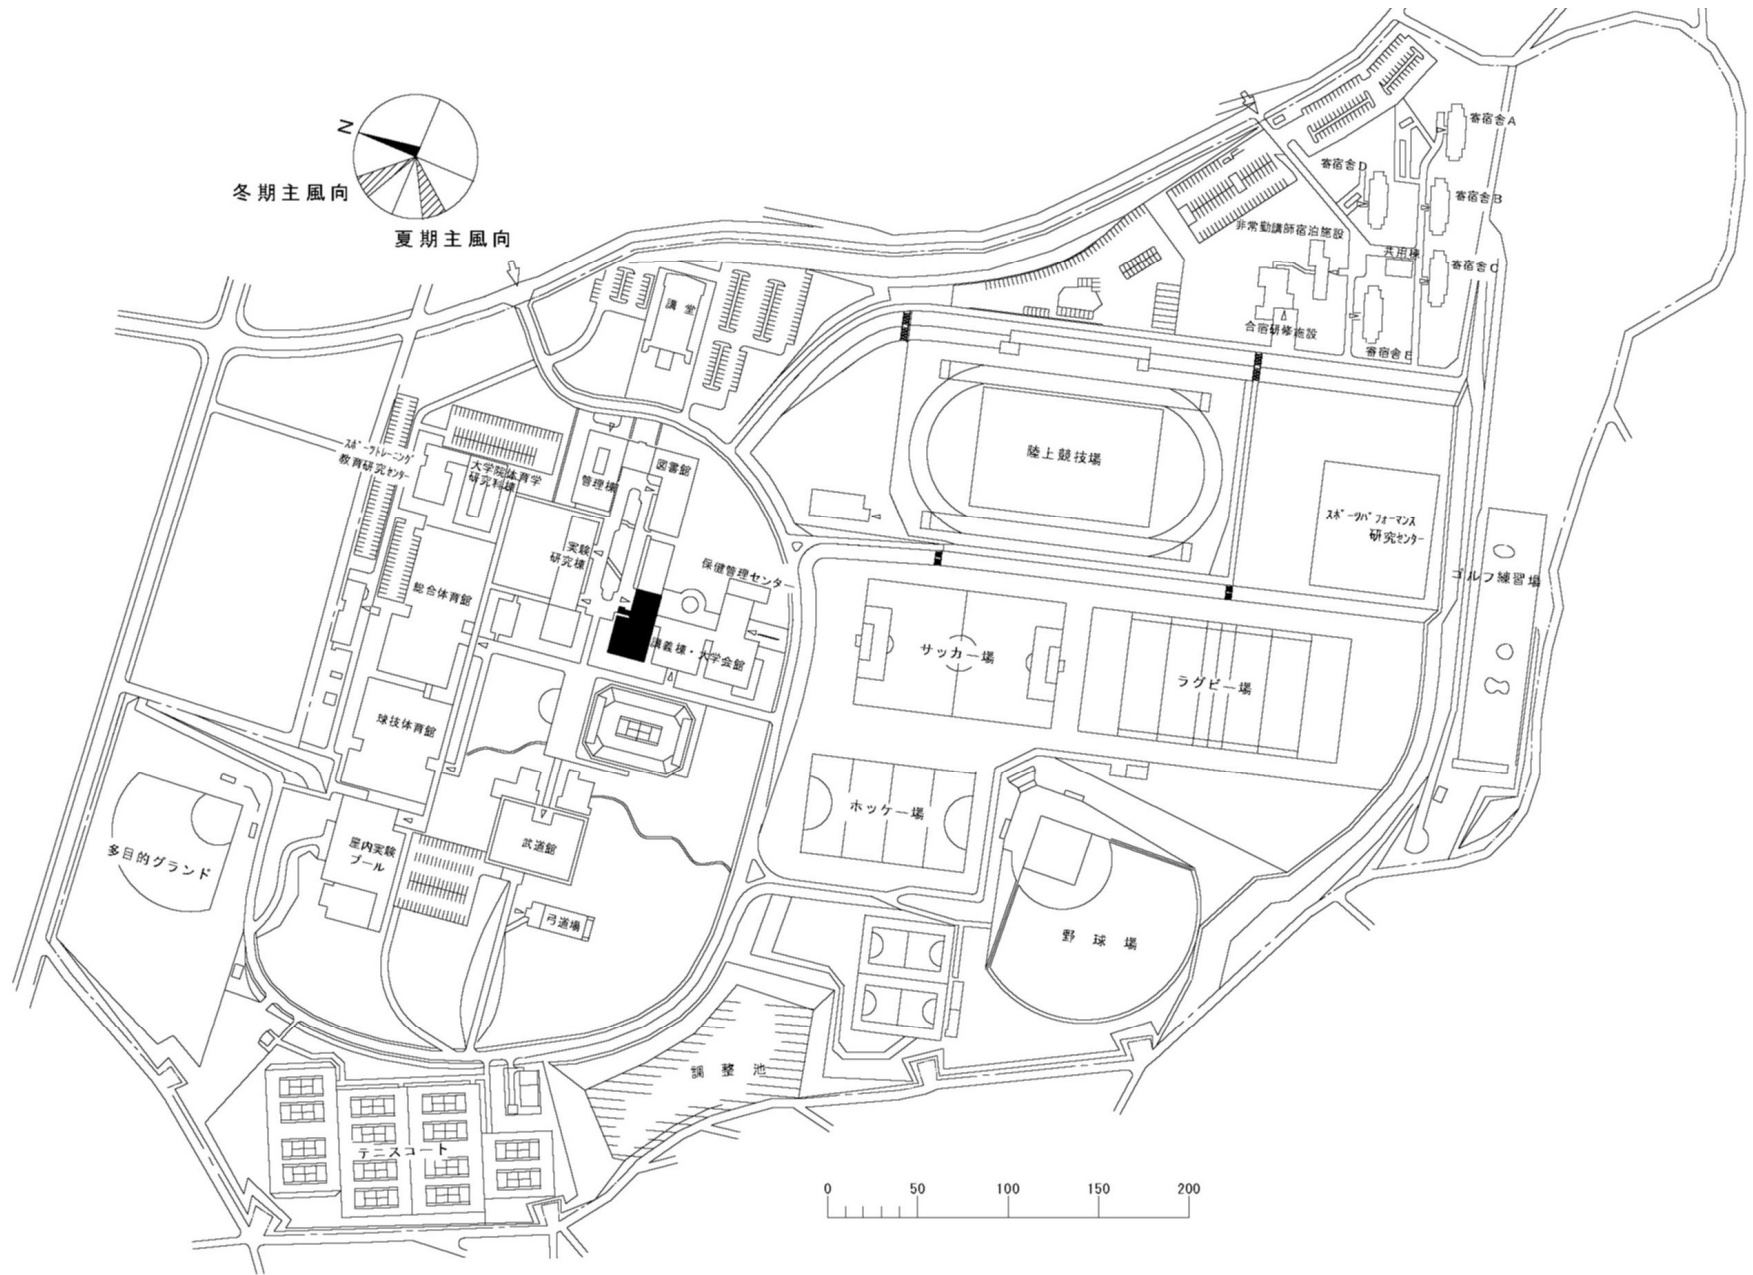

団地名	001 白水	事業名	鹿屋体育大学(白水)講義棟改修	配置図	1/4,500
-----	--------	-----	-----------------	-----	---------

凡 例

 給排水設備の更新範囲



給排水設備の更新範囲




団 地 名	004 城内-1	事 業 名	人間文化研究機構 (城内)ライフライン再生(給排水設備)	配 置 図	1/2,000
-------	----------	-------	---------------------------------	-------	---------





A地区配置図

B地区配置図

団地名	304 明大寺A 301 明大寺B	事業名	自然科学研究機構(明大寺)ライフライン再生(給排水設備)	配置図	1/2, 500
-----	----------------------	-----	------------------------------	-----	----------

 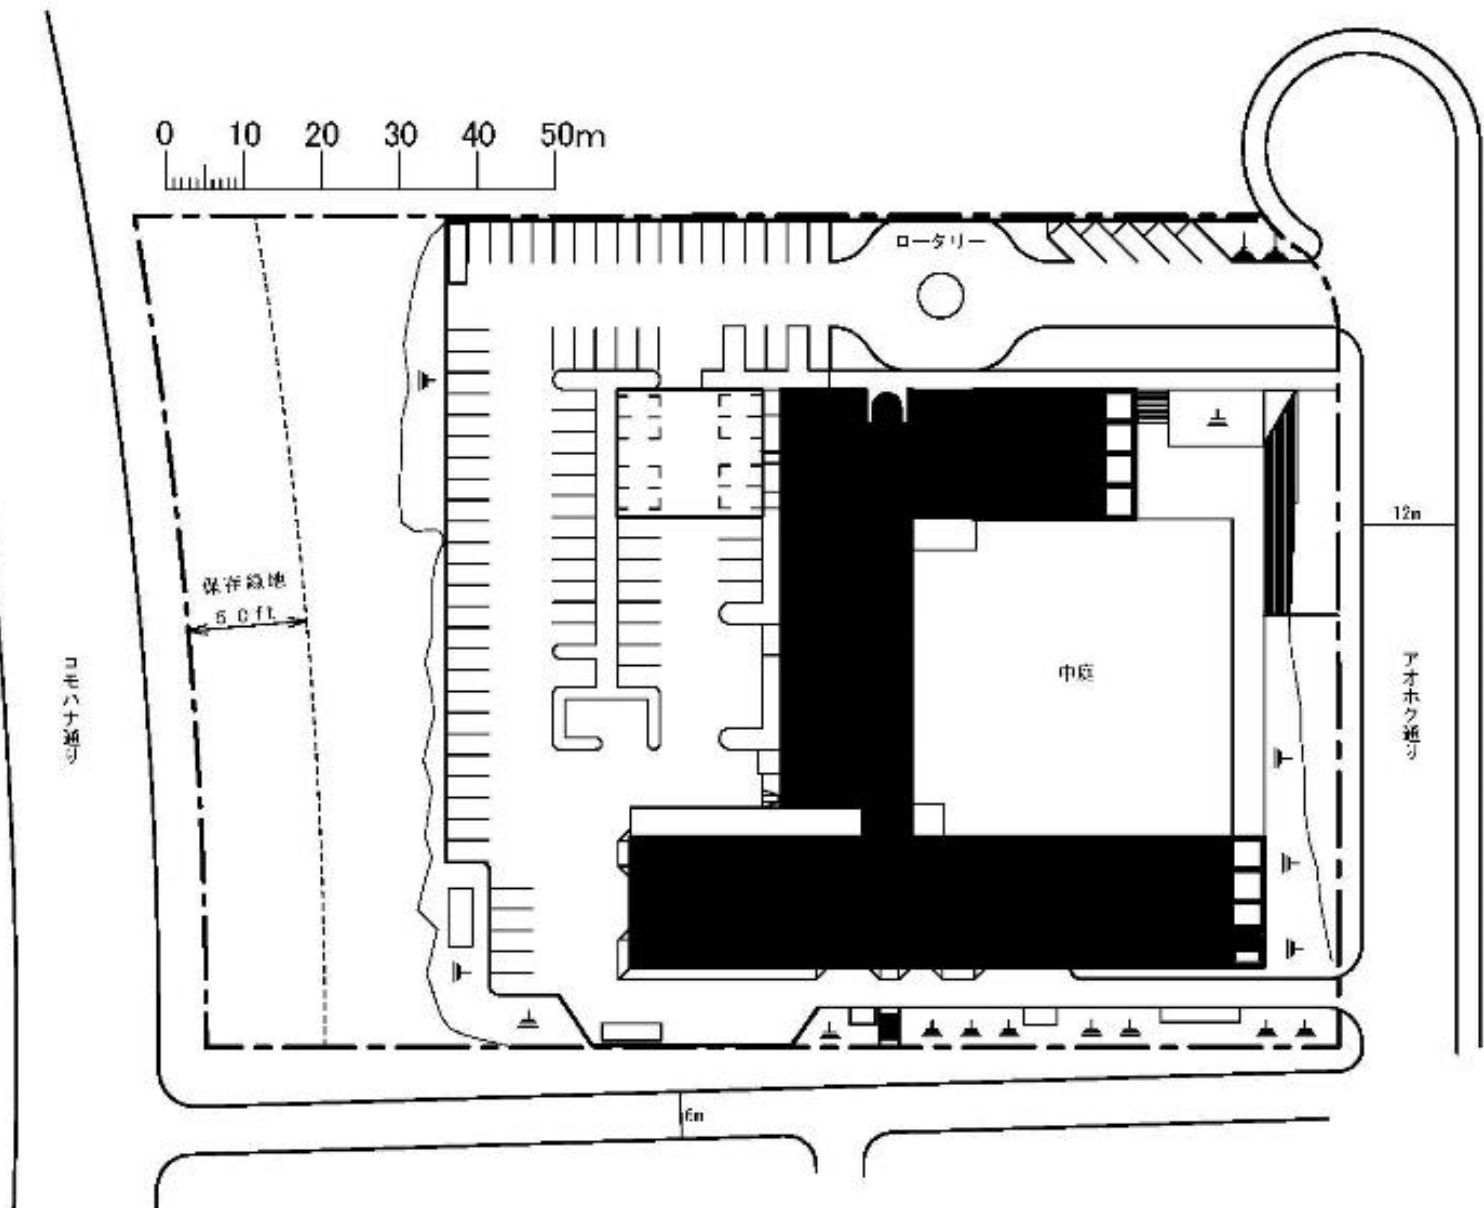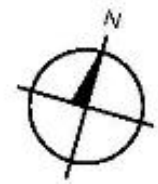


団地名	109 ハワイ山麓	事業名	自然科学研究機構(ハワイ山麓)ライフライン再生(空調設備)	配置図	1/1000
-----	-----------	-----	-------------------------------	-----	--------

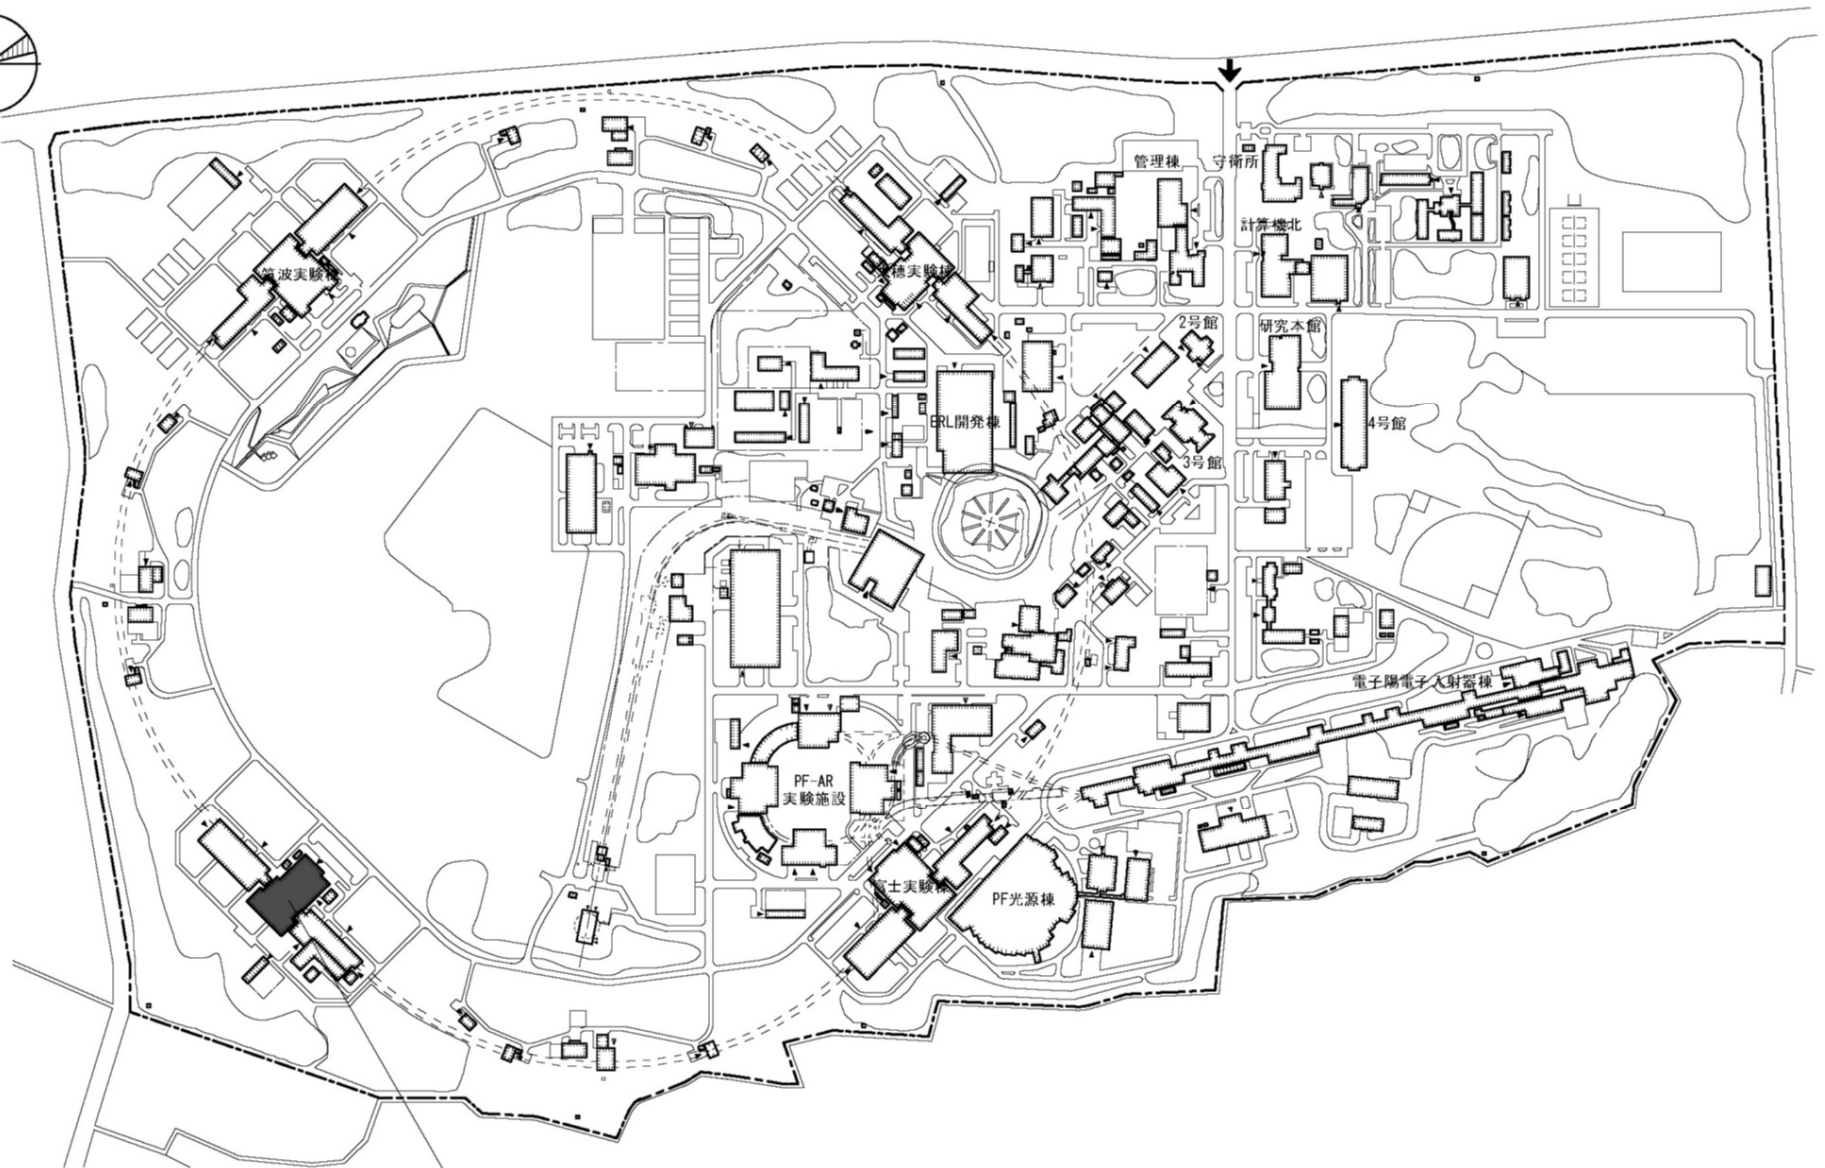 


日光実験棟 (R1-4) 実験室1,490㎡


団地名	001 大穂	事業名	高工ネ研(大穂)日光実験棟耐震改修	配置図	1/8000
-----	--------	-----	-------------------	-----	--------

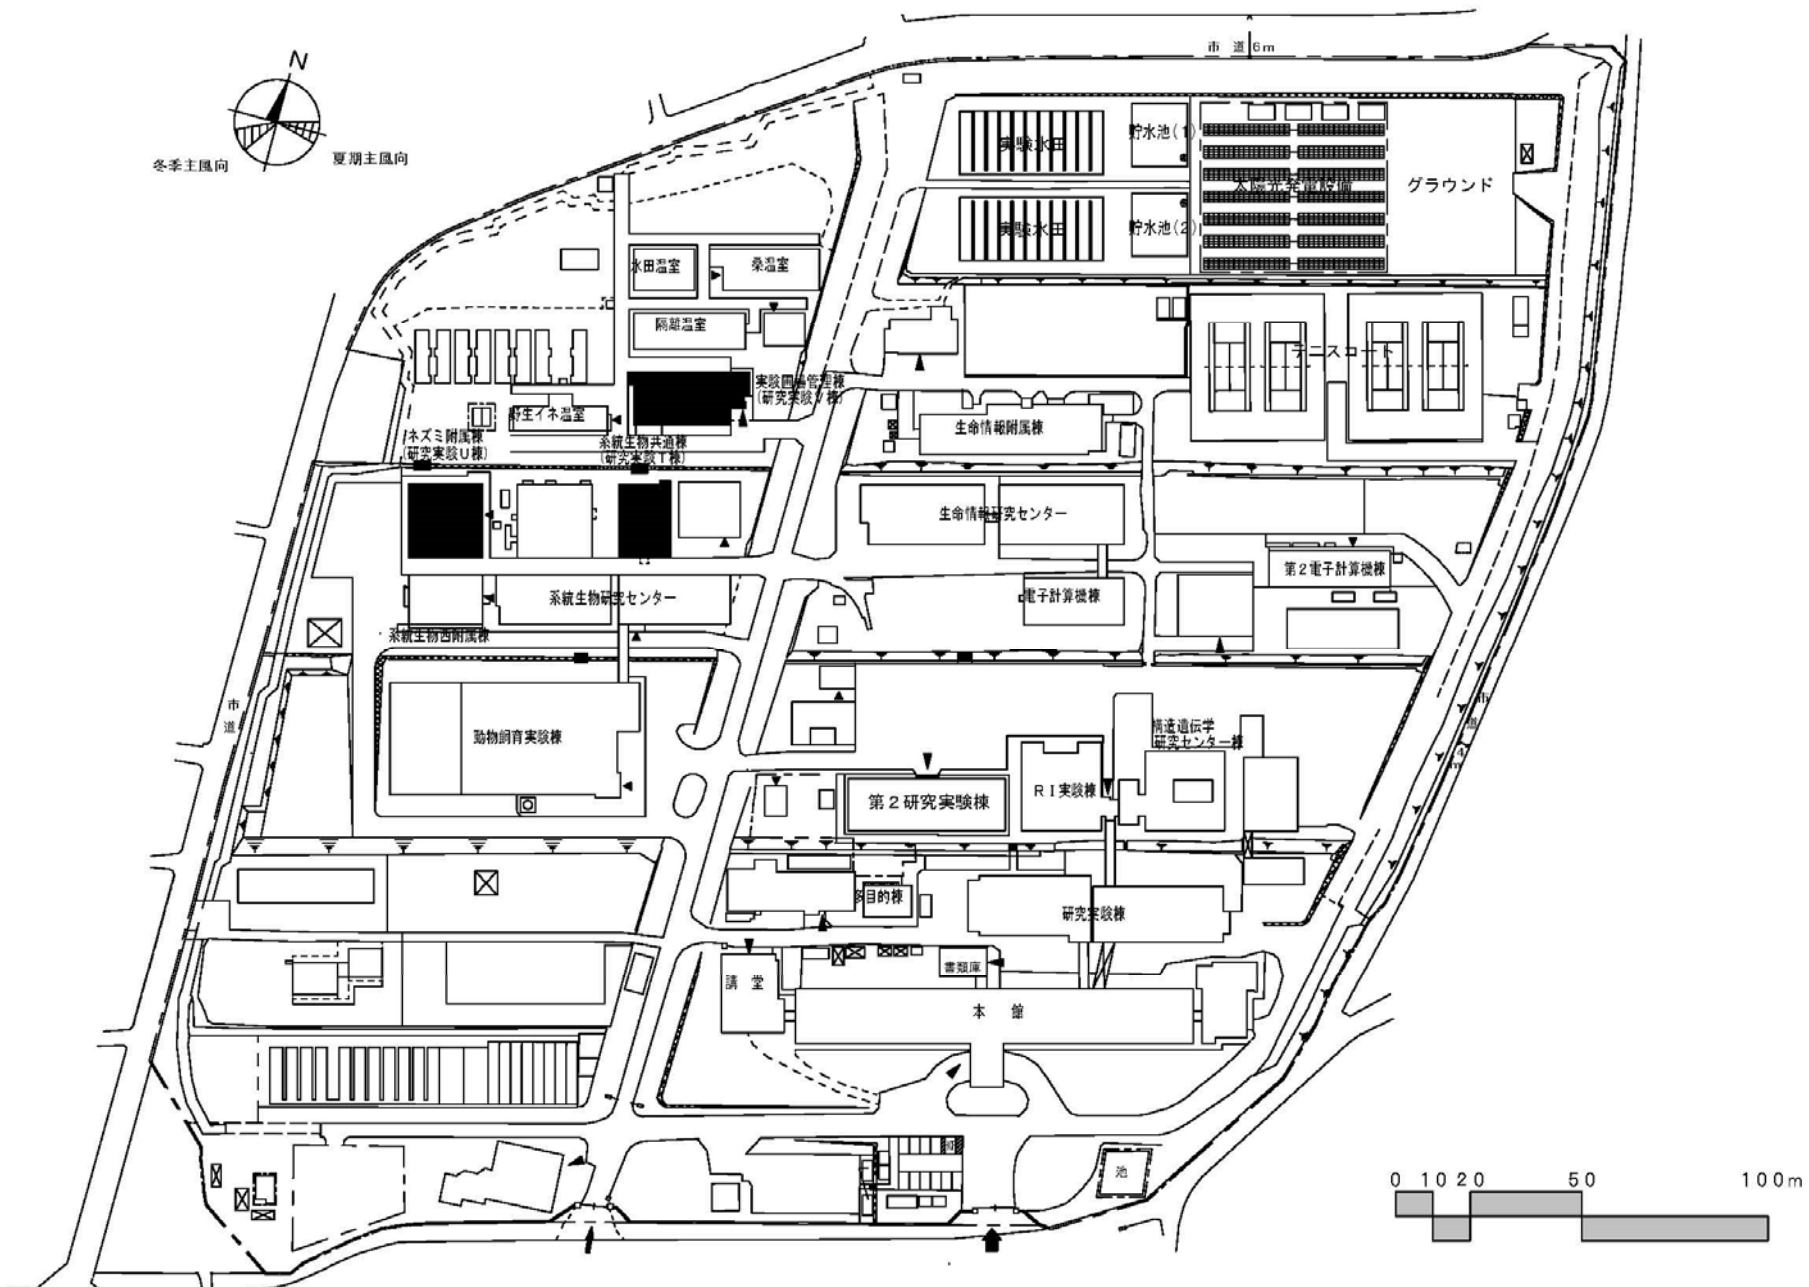


団地名	009谷田1	事業名	情報・システム研究機構(谷田) 総合研究拠点改修(生物学系)	配置図	1/2000
-----	--------	-----	-----------------------------------	-----	--------

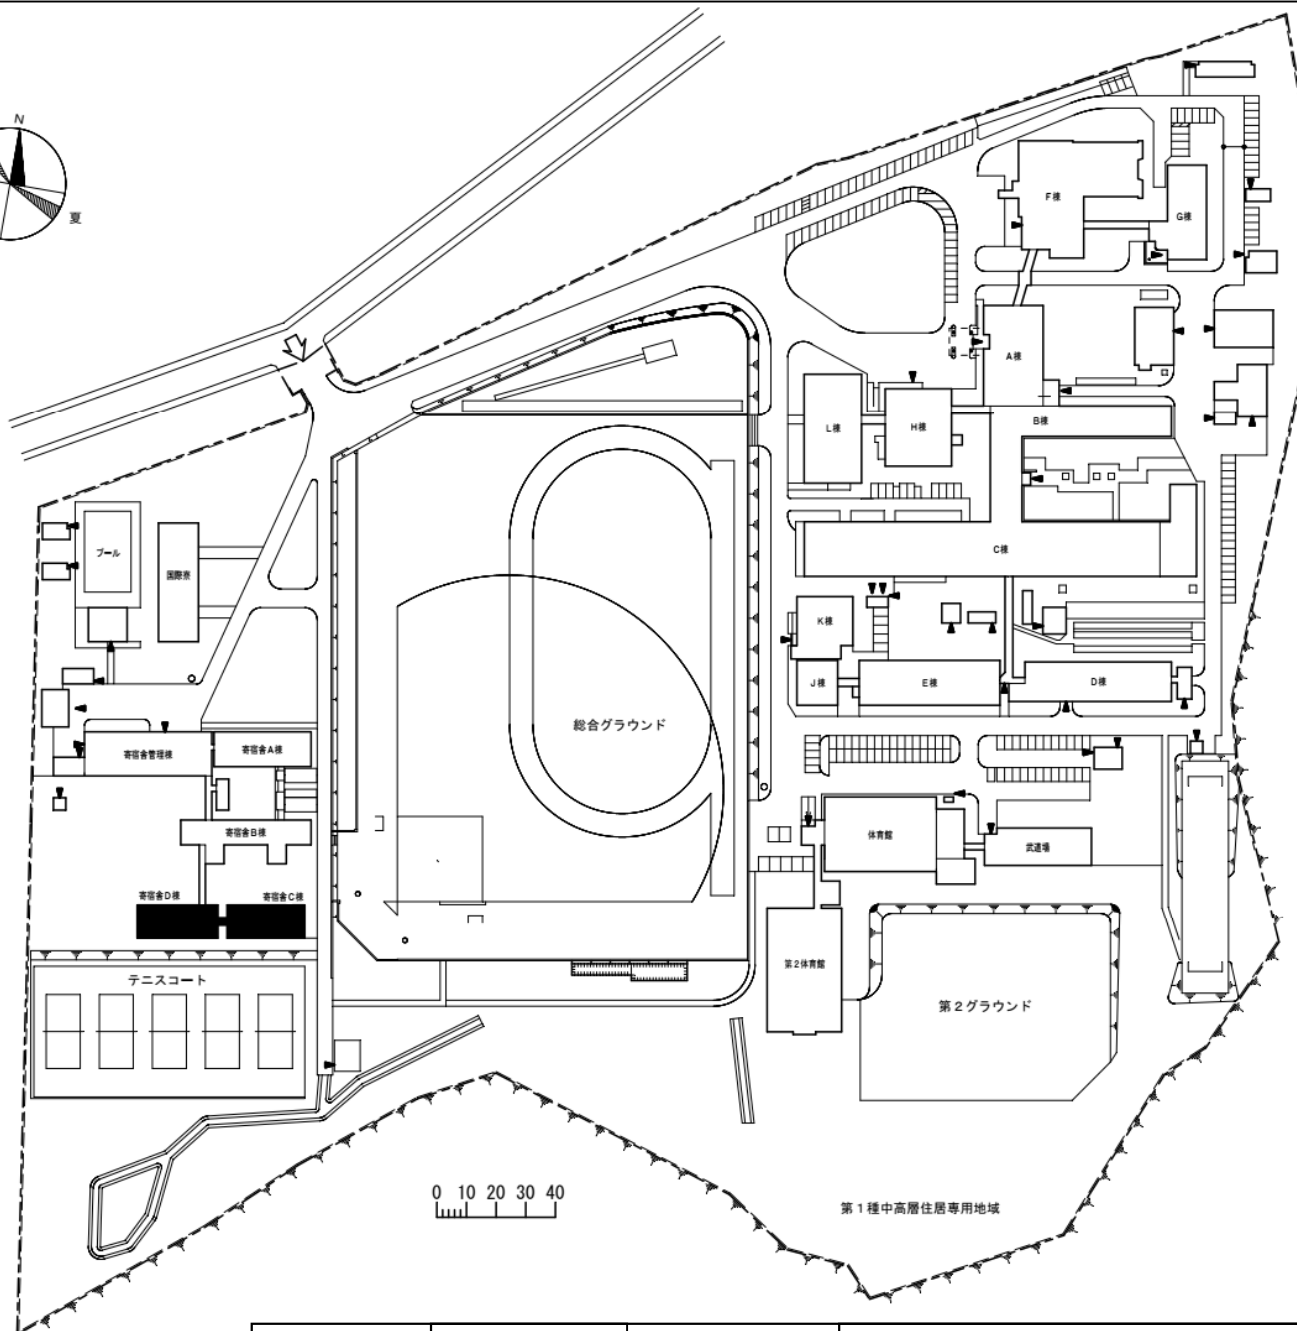




団地名	001 戸倉	事業名	国立高等専門学校機構(函館工業高等専門学校) (戸倉)寄宿舎改修	配置図	1/2,500
-----	--------	-----	-------------------------------------	-----	---------

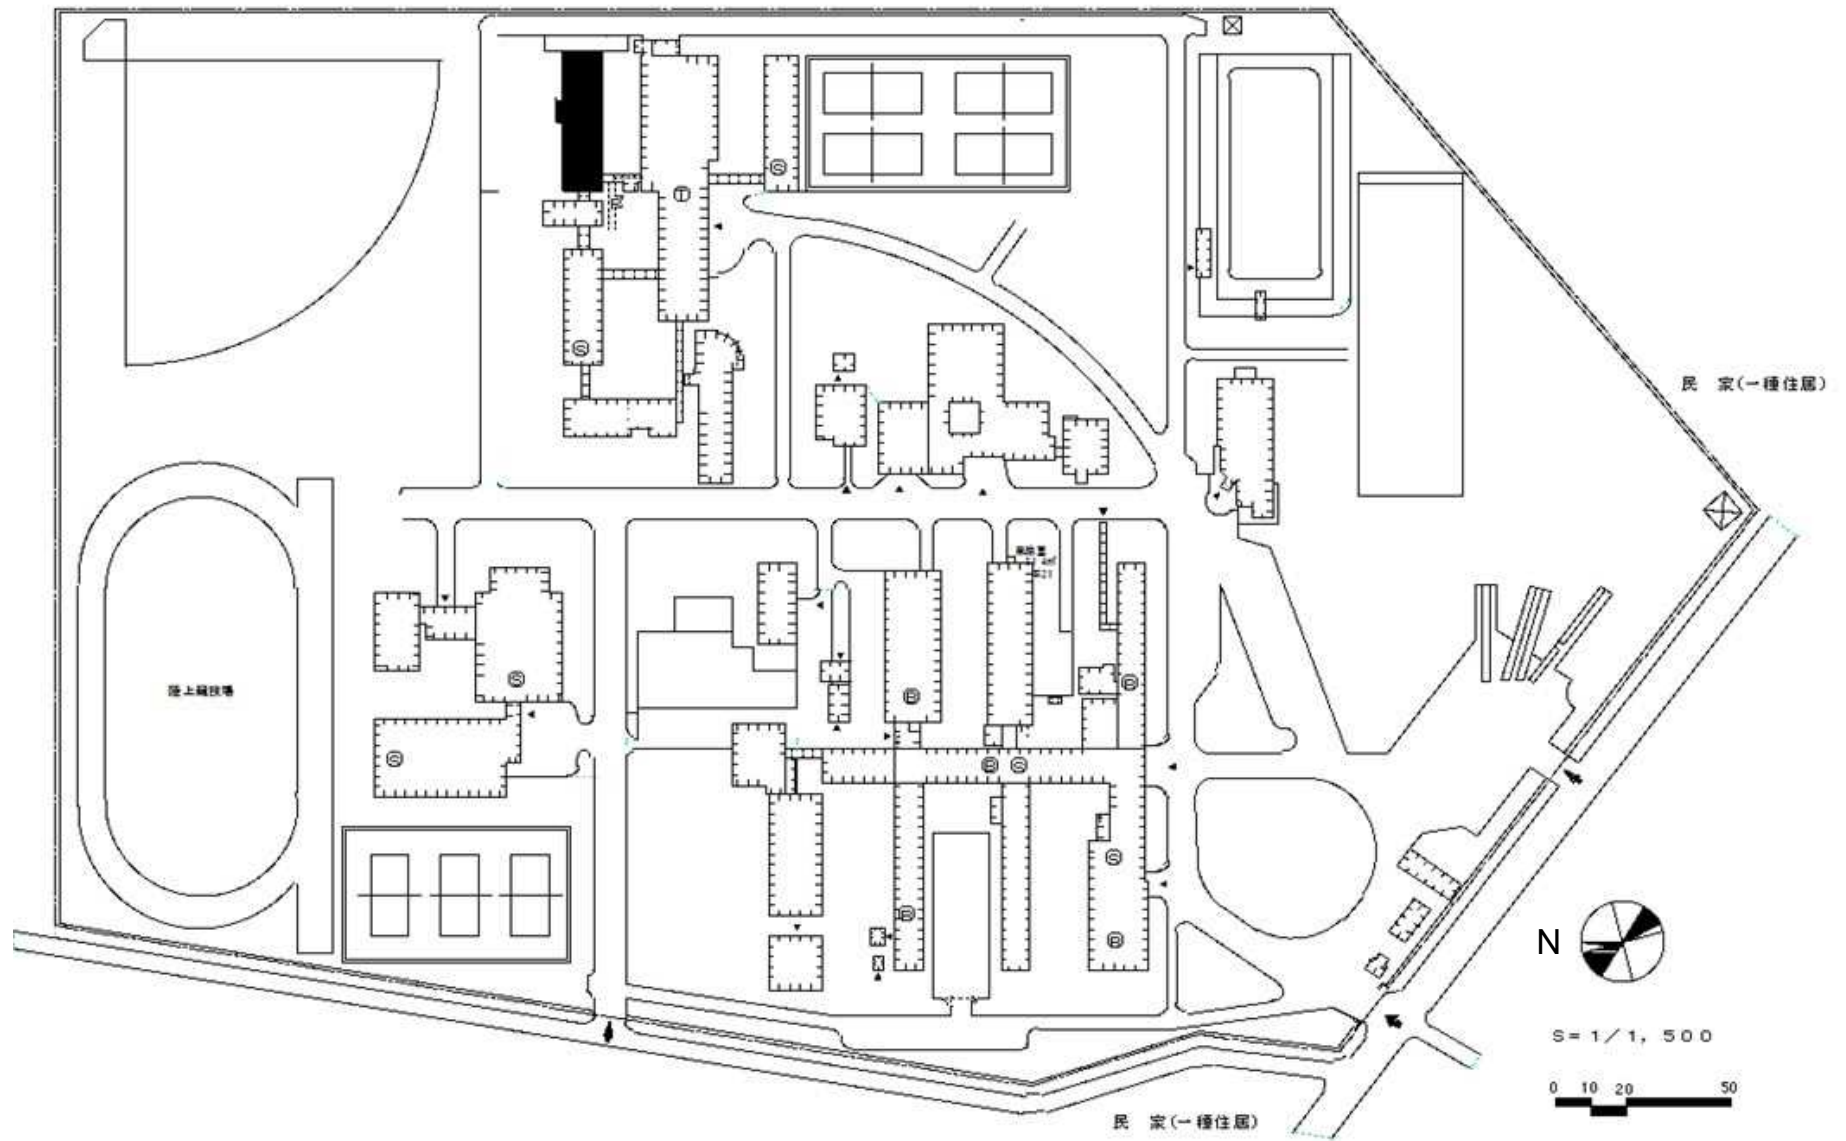


団地名	001 錦岡	事業名	国立高等専門学校機構(苫小牧工業高等専門学校) (錦岡)寄宿舎改修	配置図	1/1500
-----	--------	-----	--------------------------------------	-----	--------

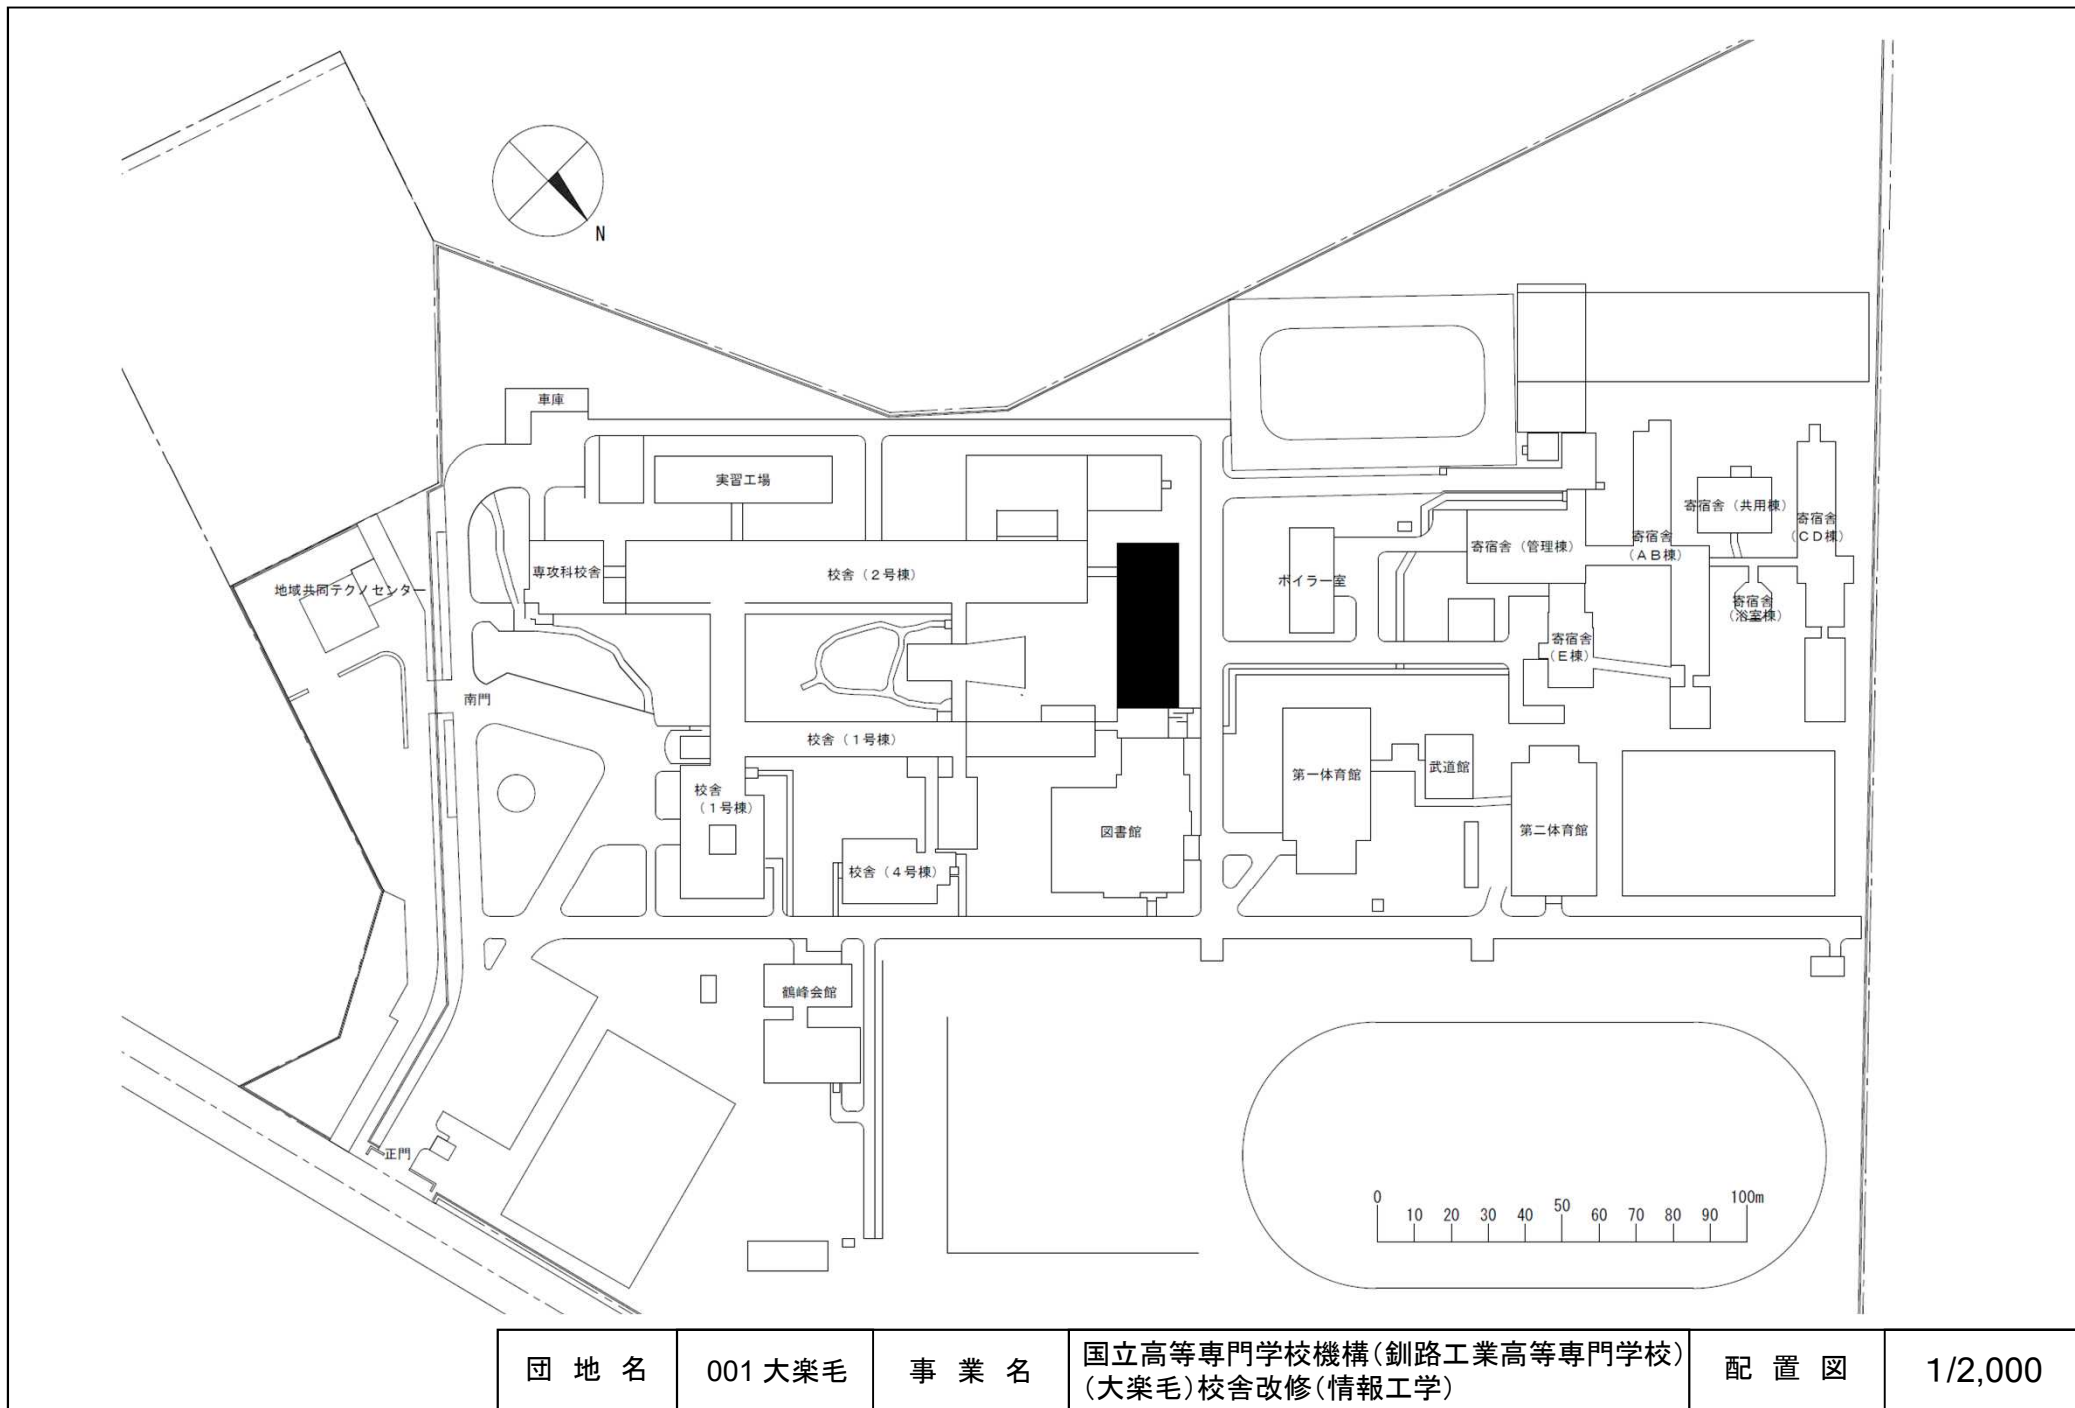

団地名	001 大楽毛	事業名	国立高等専門学校機構(釧路工業高等専門学校) (大楽毛)校舎改修(情報工学)	配置図	1/2,000
-----	---------	-----	---	-----	---------

 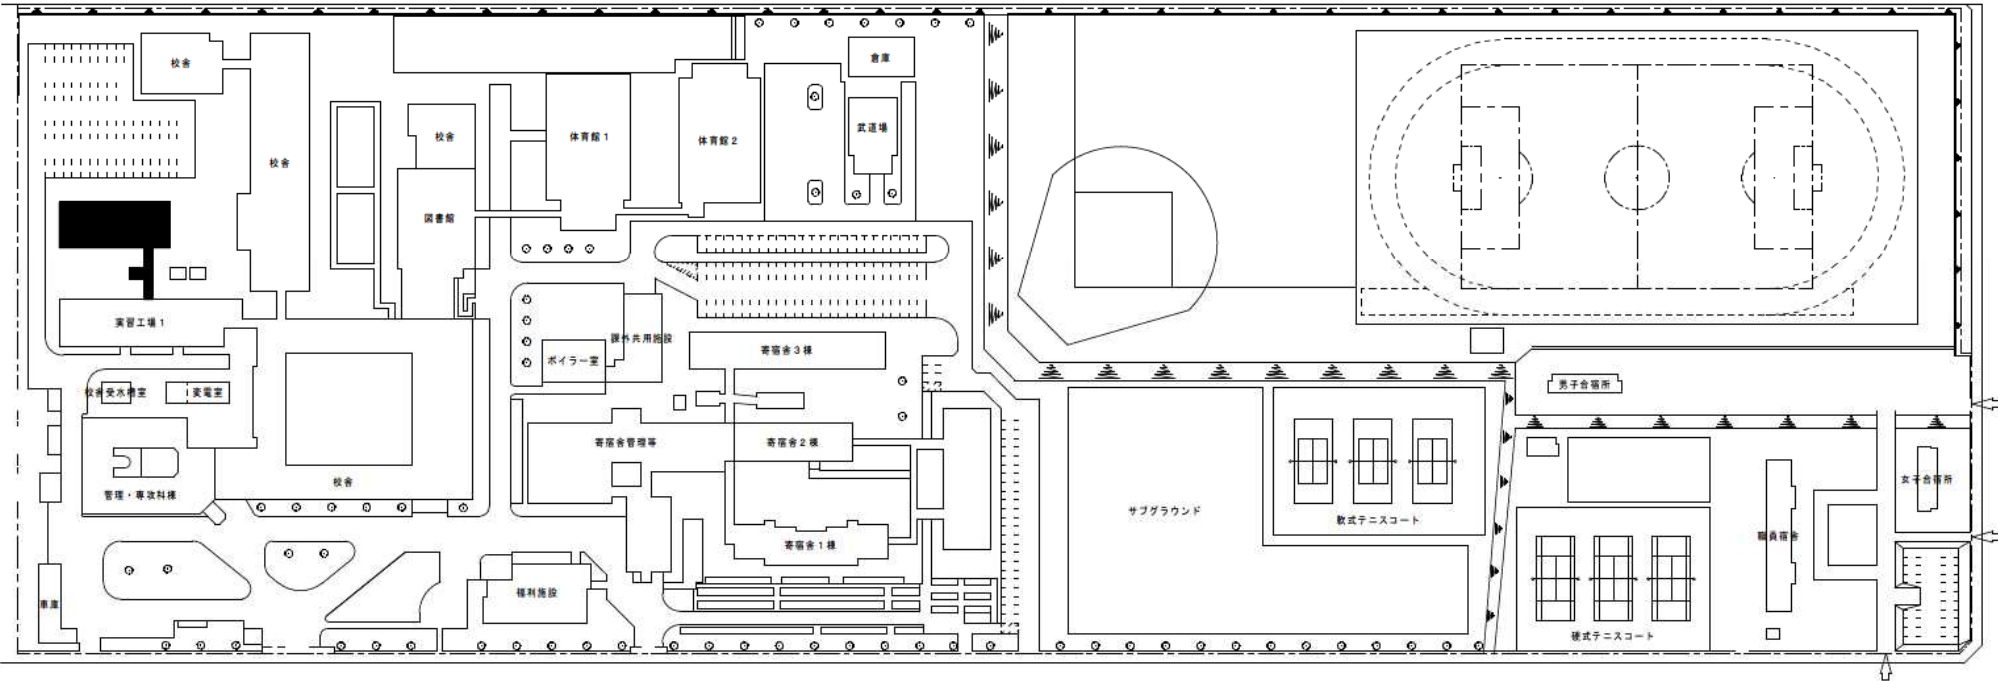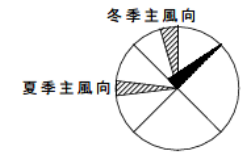


団地名	001 春光台	事業名	国立高等専門学校機構(旭川工業高等専門学校) (春光台)実習棟改修	配置図	1/1500
-----	---------	-----	--------------------------------------	-----	--------

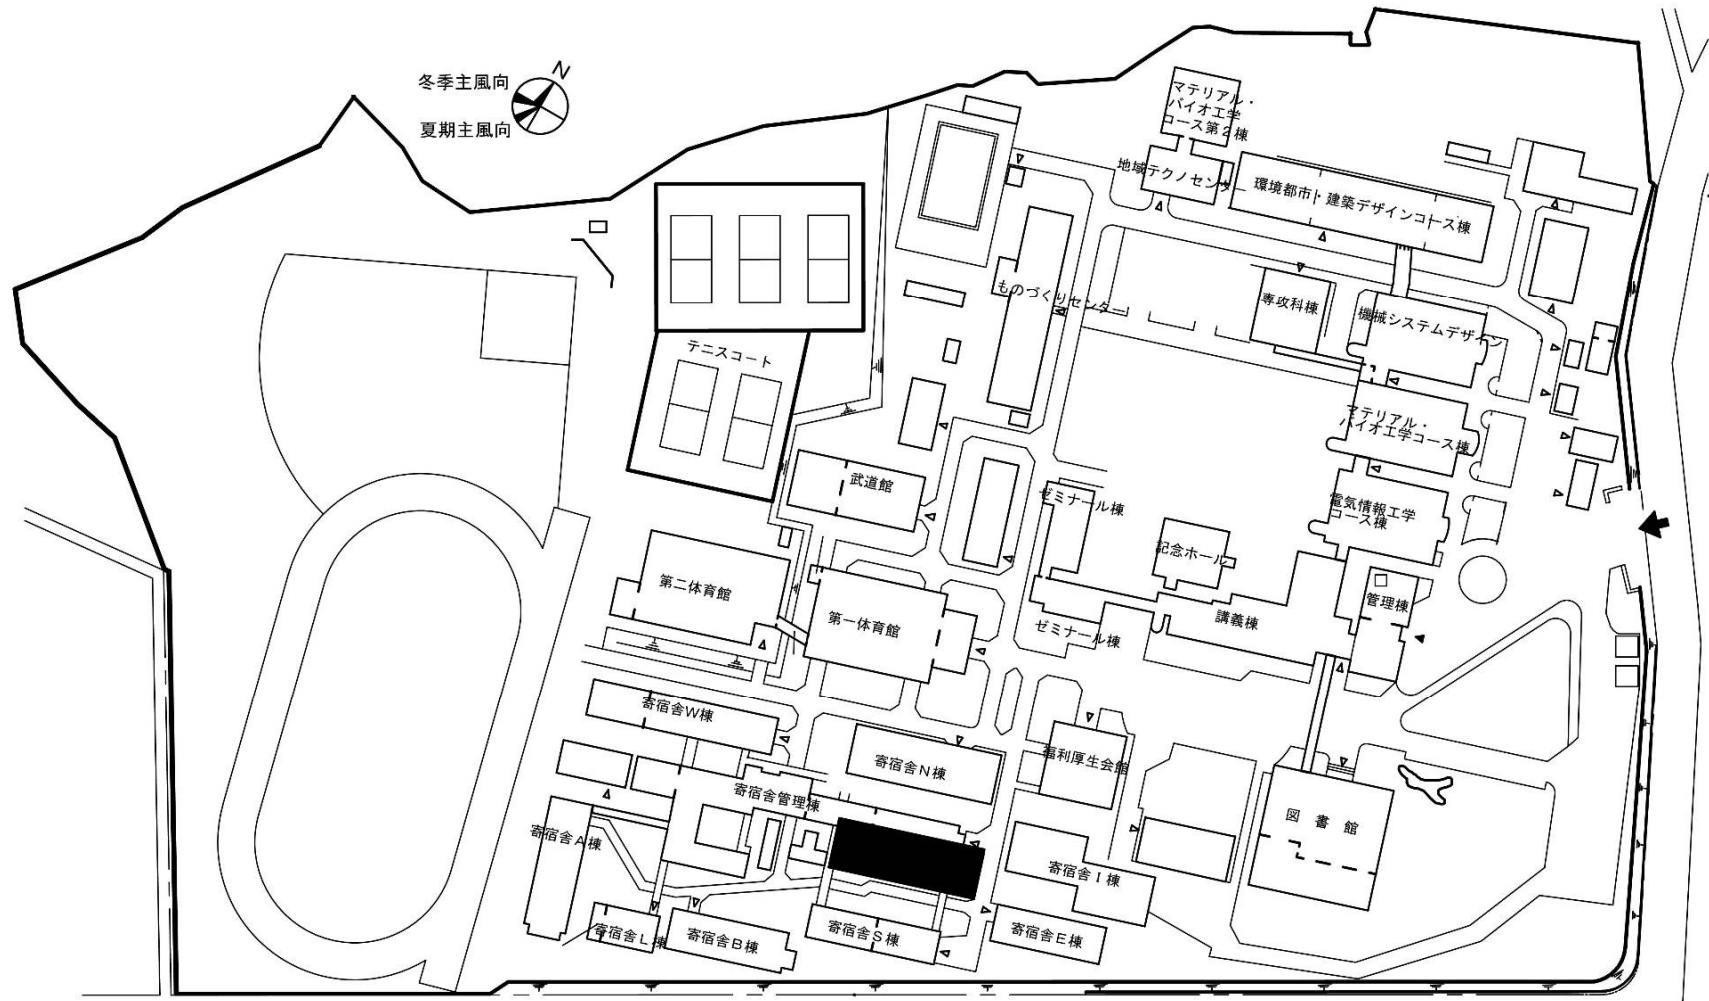


縮尺 S=1/2000
 0.5 1.0 2.0 3.0


団地名	001 上野平	事業名	国立高等専門学校機構(八戸工業高等専門学校) (上野平)混住型学生寮	配置図	1/2000
-----	---------	-----	---------------------------------------	-----	--------

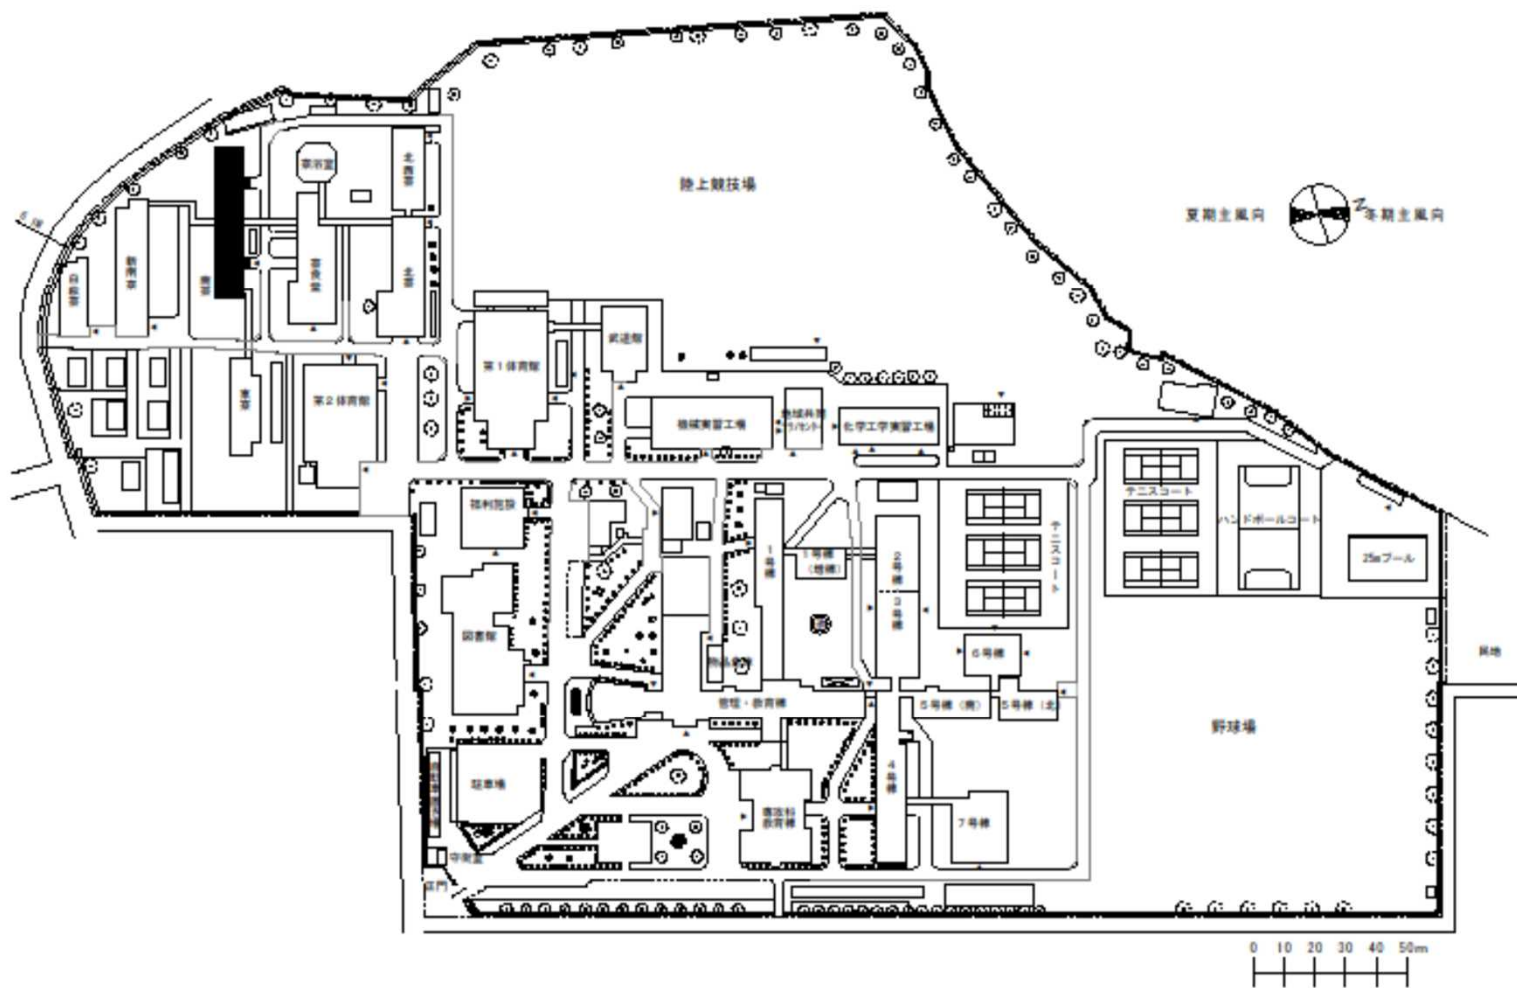


団地名	001 高梨中央	事業名	国立高等専門学校機構(一関工業高等専門学校) (高梨中央)寄宿舎改修	配置図	1/2000
-----	----------	-----	---------------------------------------	-----	--------

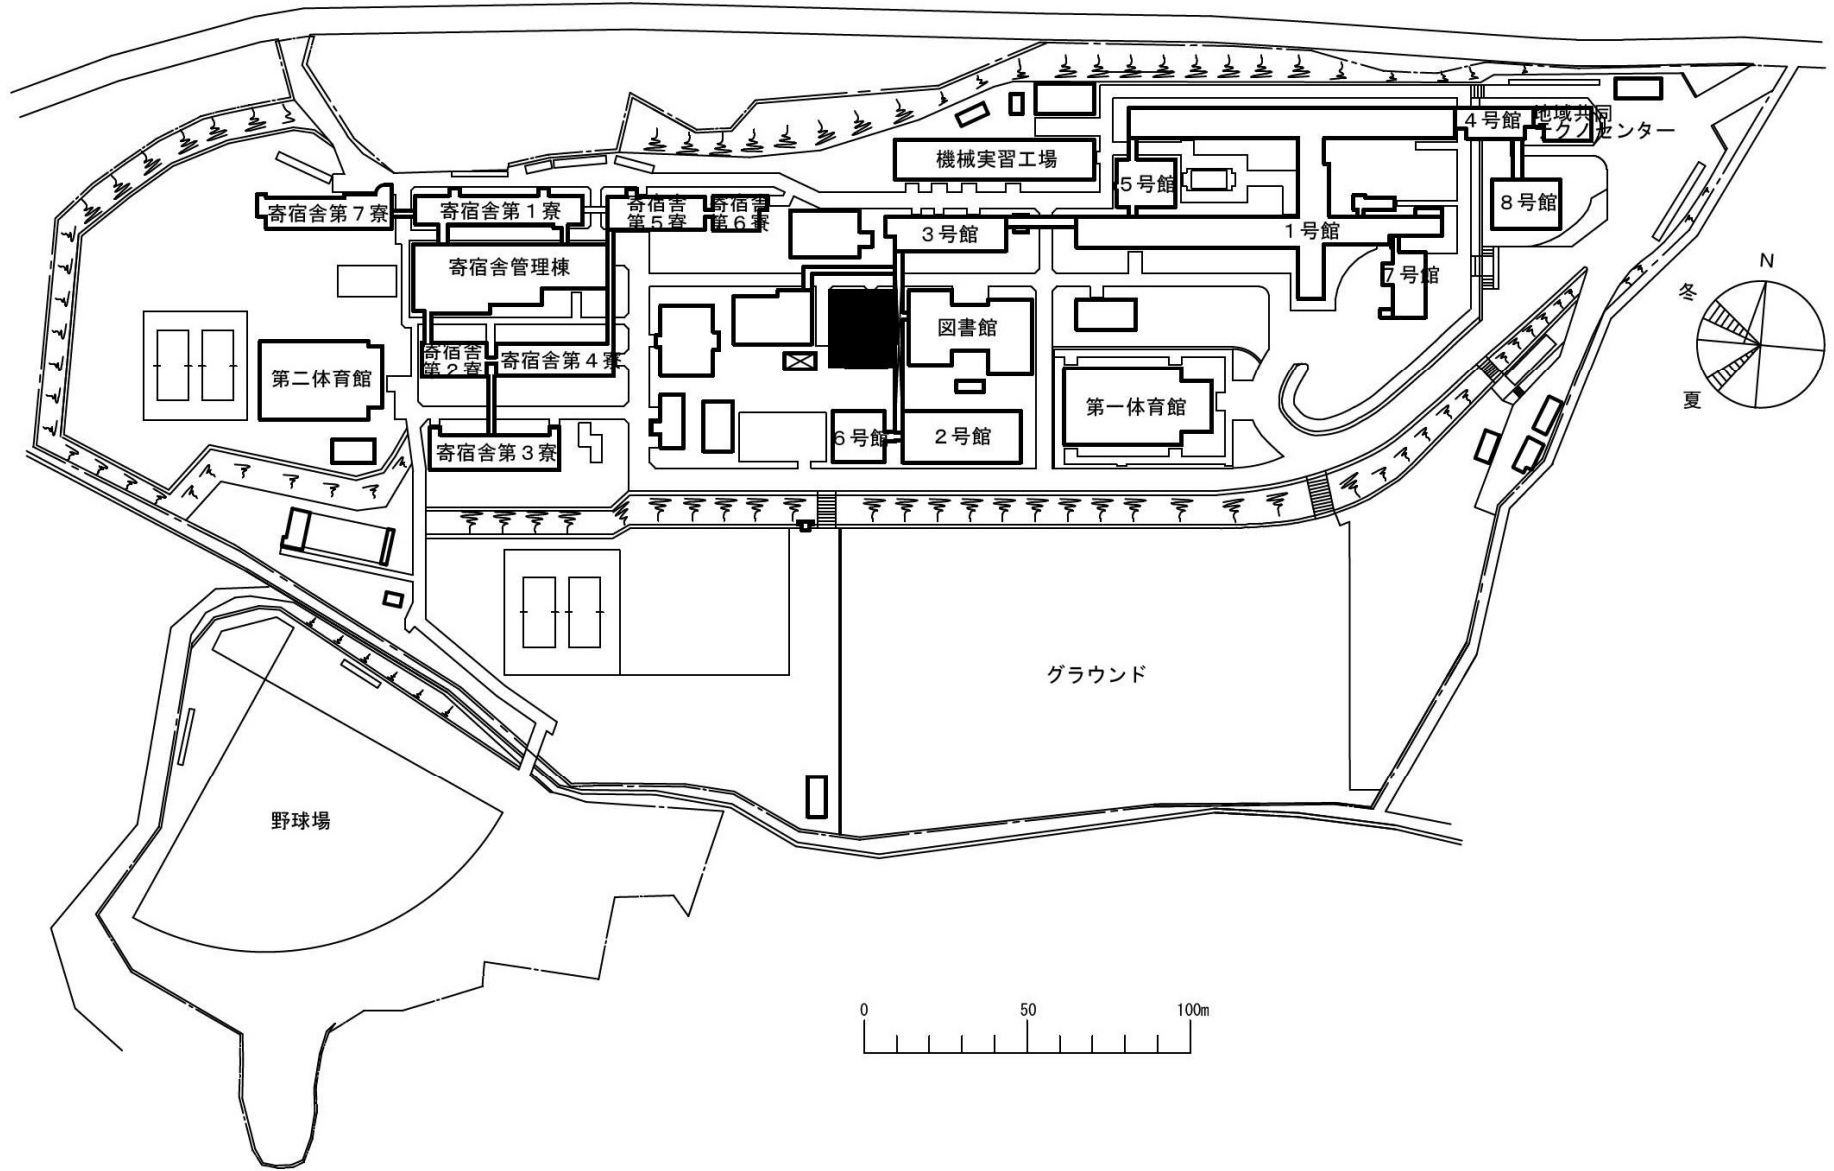


団地名	001 沢田	事業名	国立高等専門学校機構(鶴岡工業高等専門学校) (沢田)混住型学生寮	配置図	1/2500
-----	--------	-----	--------------------------------------	-----	--------

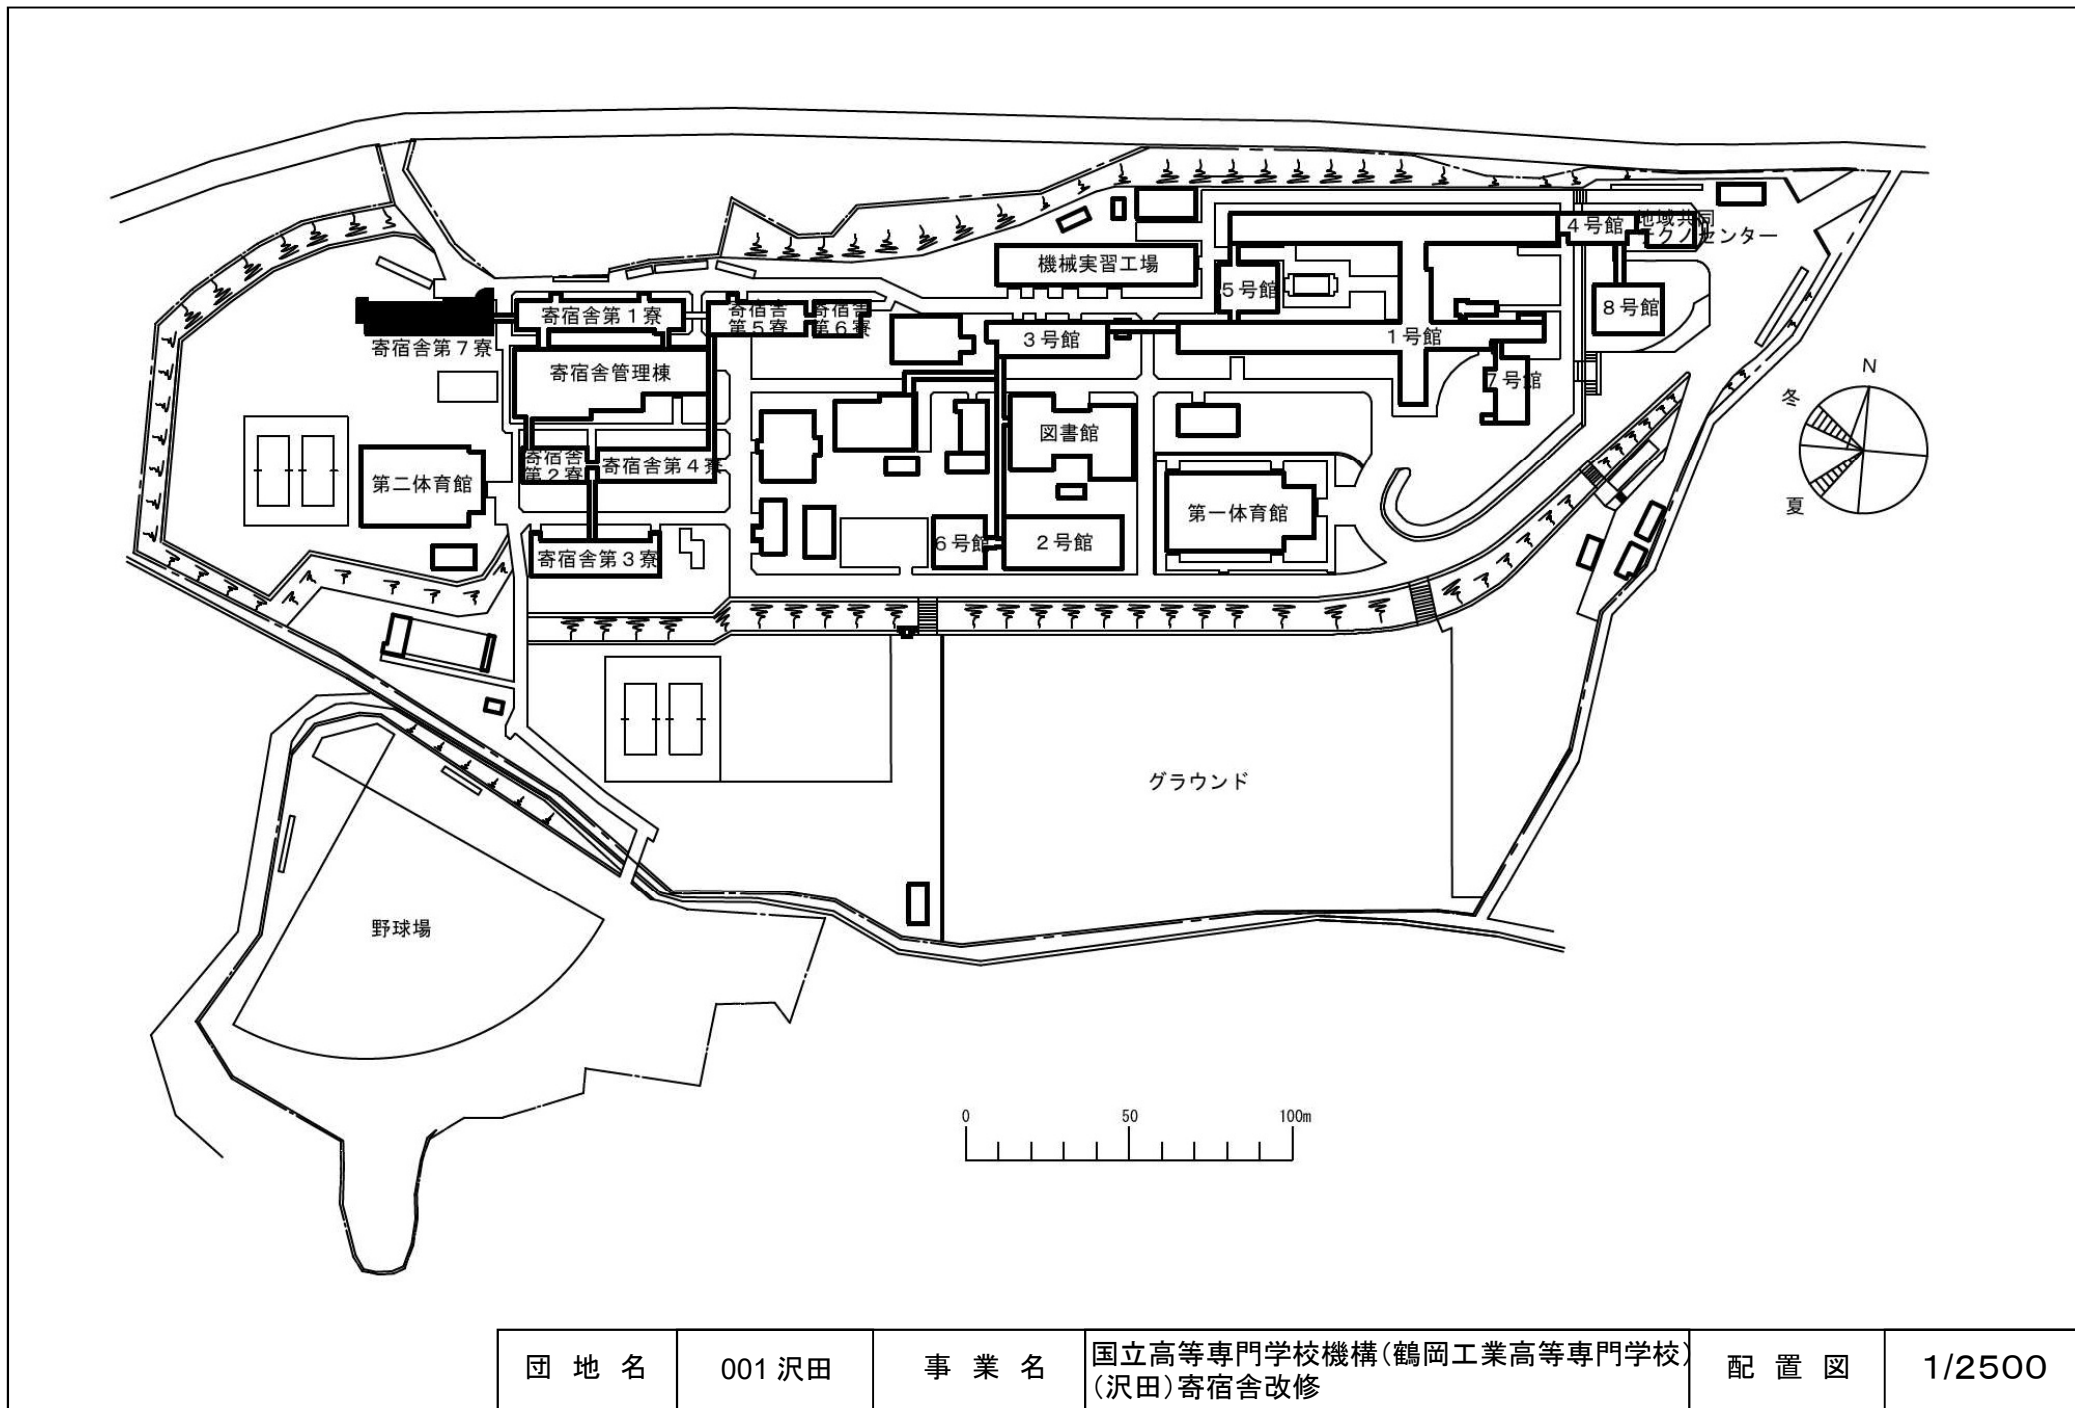


団地名	001 沢田	事業名	国立高等専門学校機構(鶴岡工業高等専門学校) (沢田)寄宿舍改修	配置図	1/2500
-----	--------	-----	-------------------------------------	-----	--------

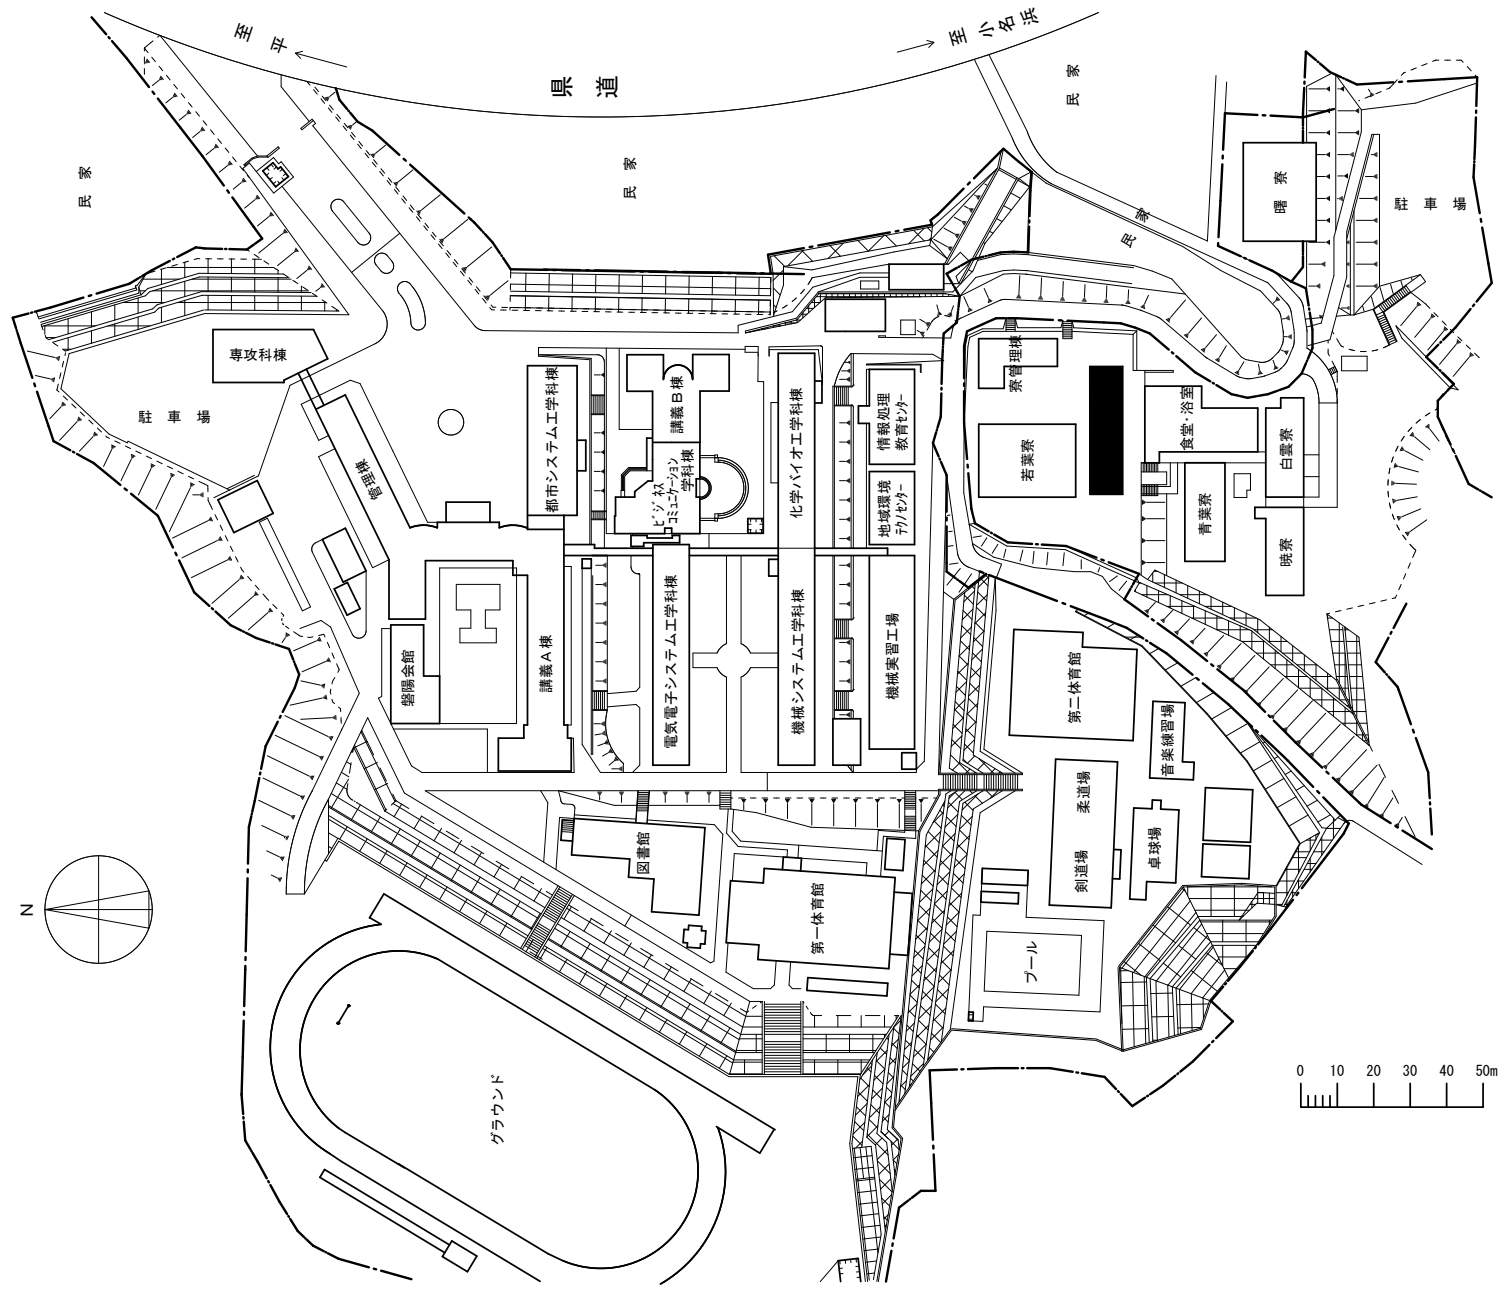


団地名	001 長尾	事業名	国立高等専門学校機構(福島工業高等専門学校) (長尾)寄宿舍共用棟	配置図	1/2,000
-----	--------	-----	--------------------------------------	-----	---------

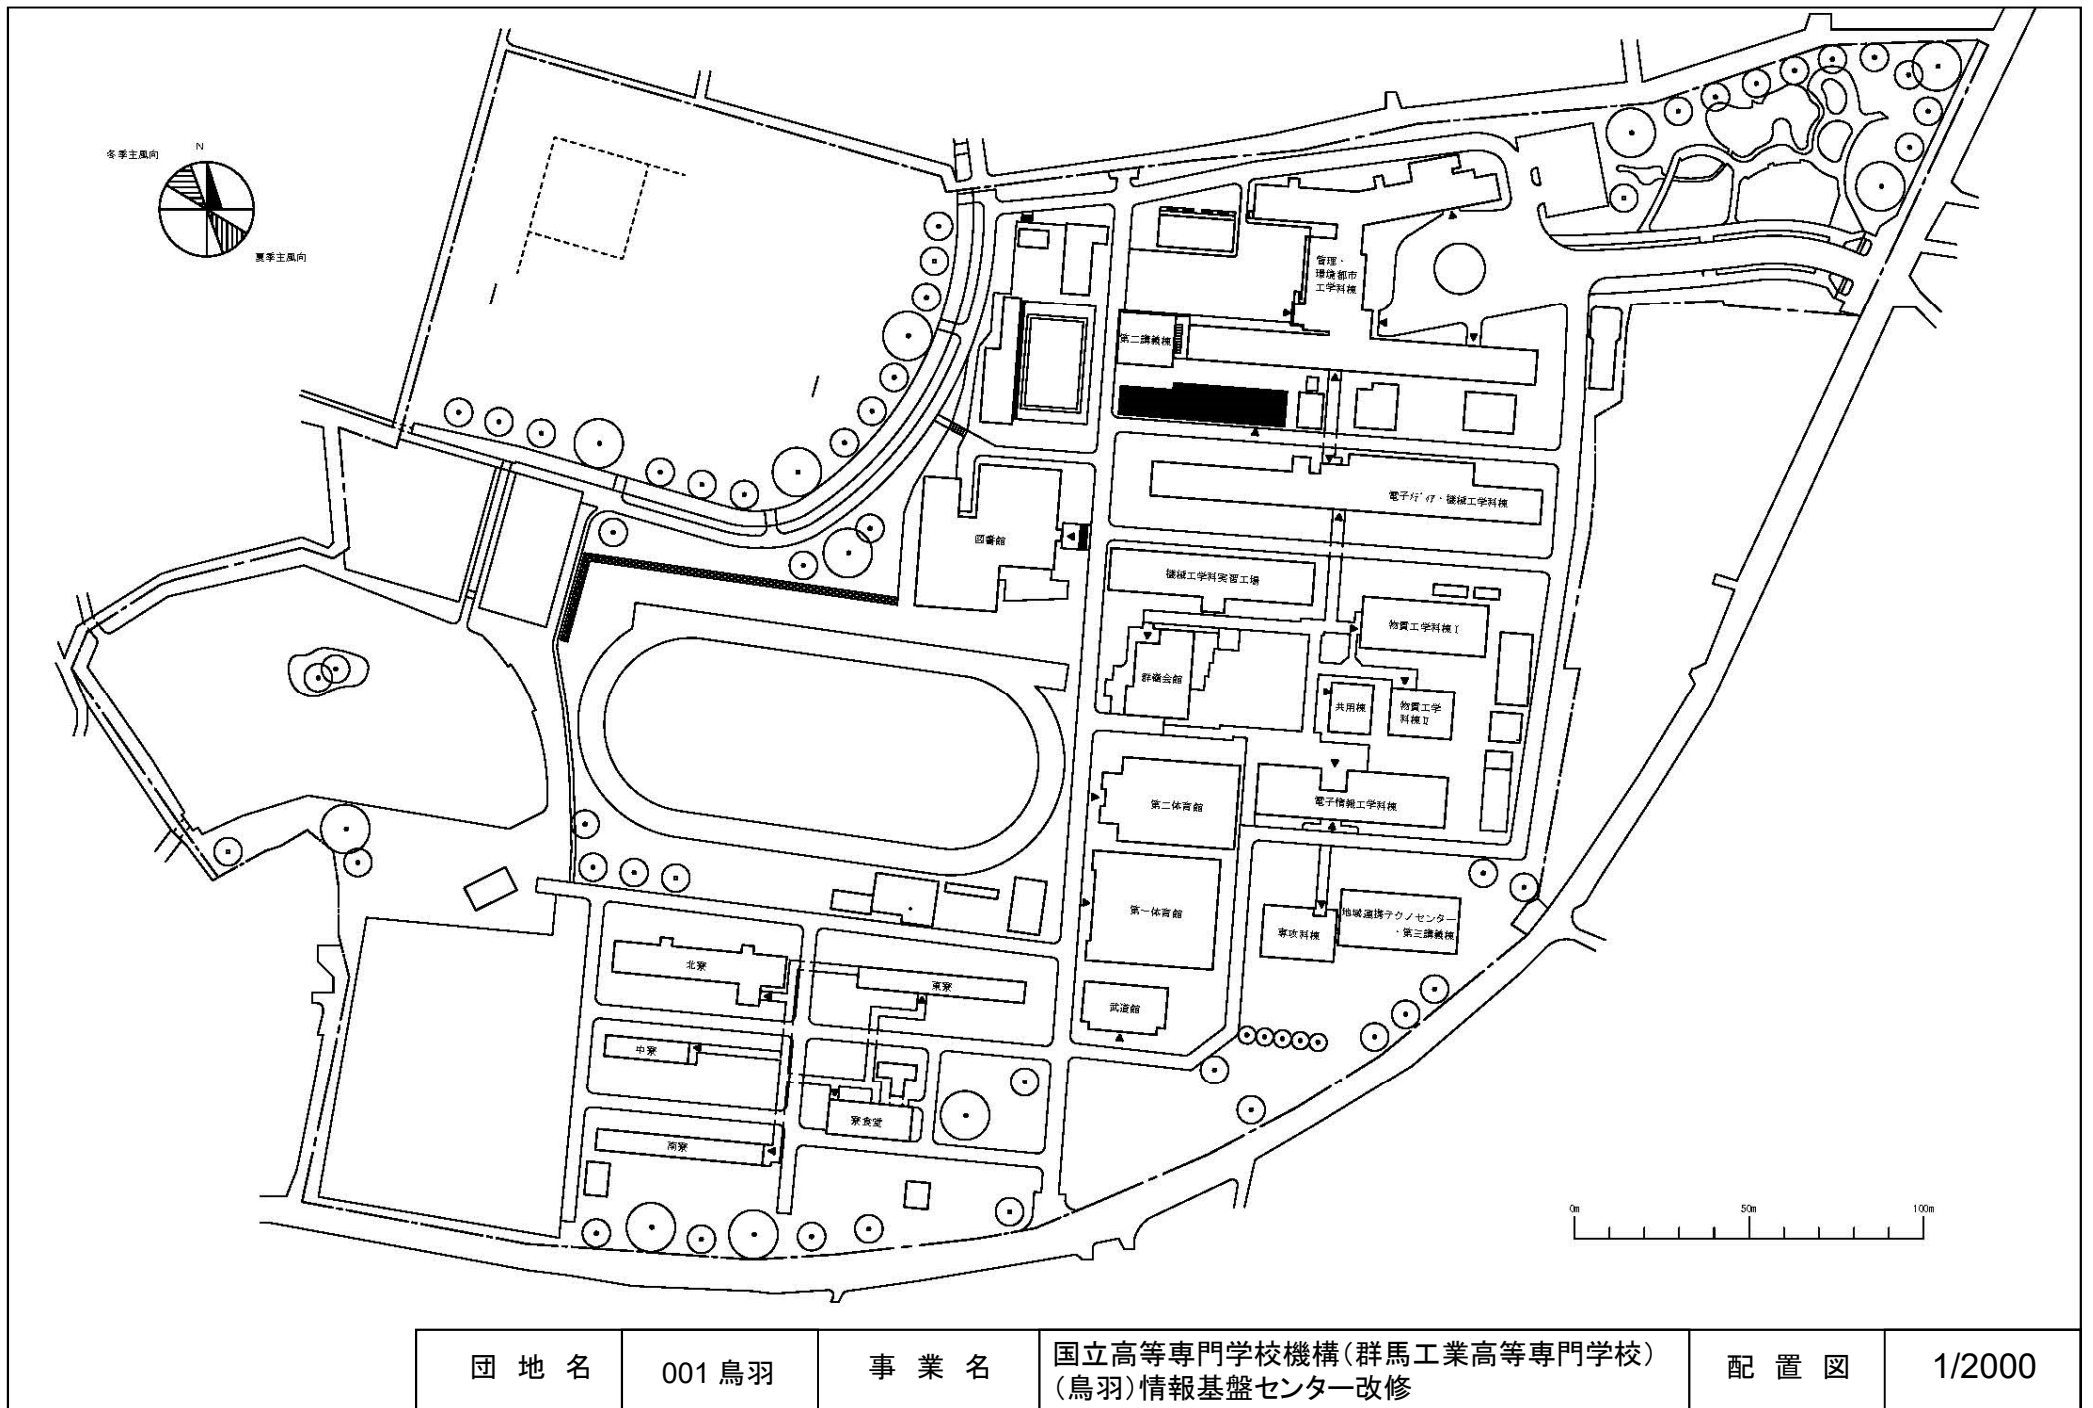


団地名	001 鳥羽	事業名	国立高等専門学校機構(群馬工業高等専門学校) (鳥羽)情報基盤センター改修	配置図	1/2000
-----	--------	-----	--	-----	--------

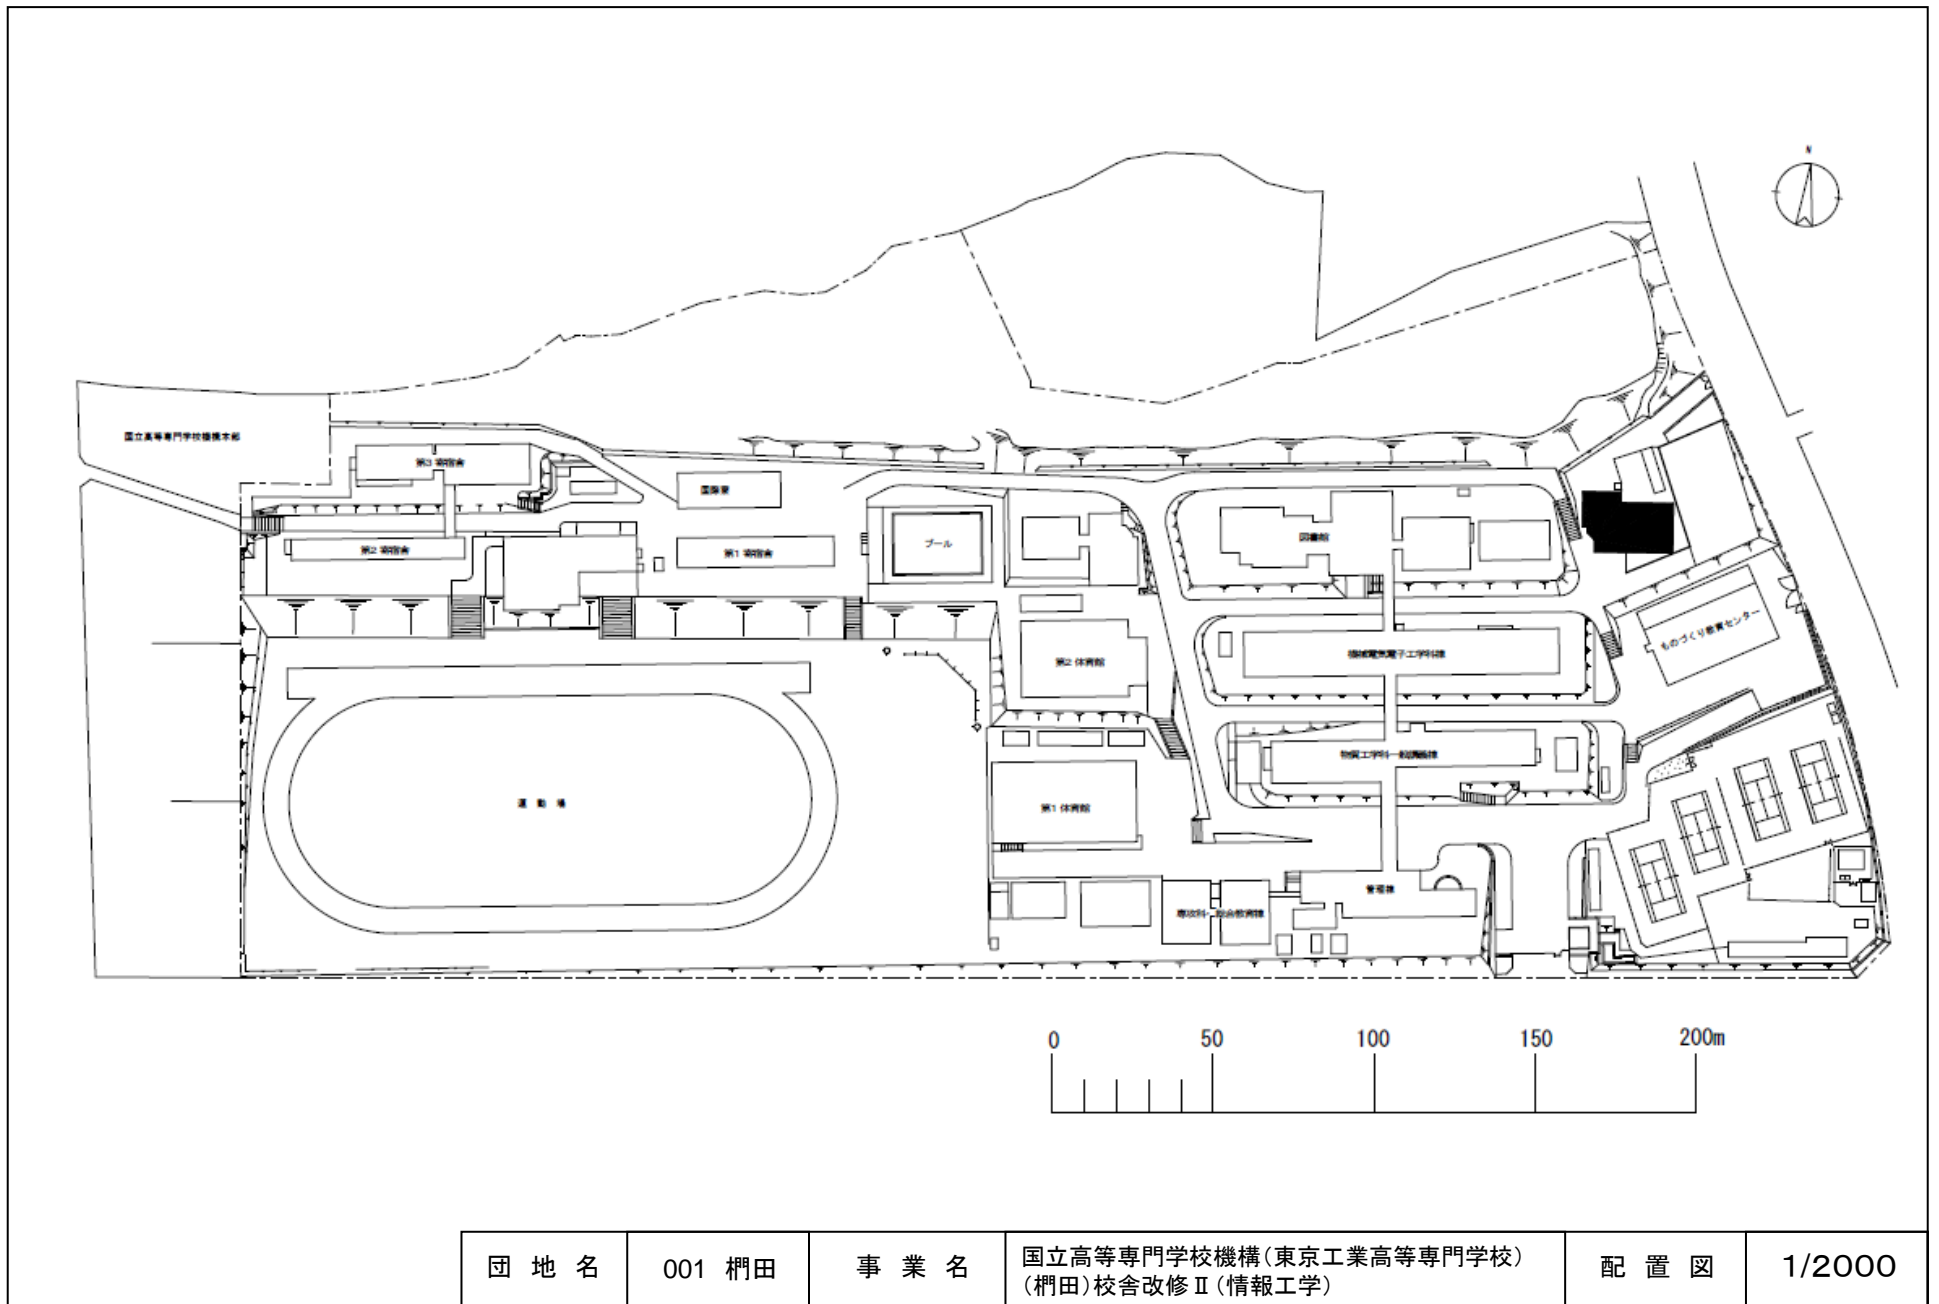


団地名	001 梶田	事業名	国立高等専門学校機構(東京工業高等専門学校) (梶田)校舎改修Ⅱ(情報工学)	配置図	1/2000
-----	--------	-----	---	-----	--------

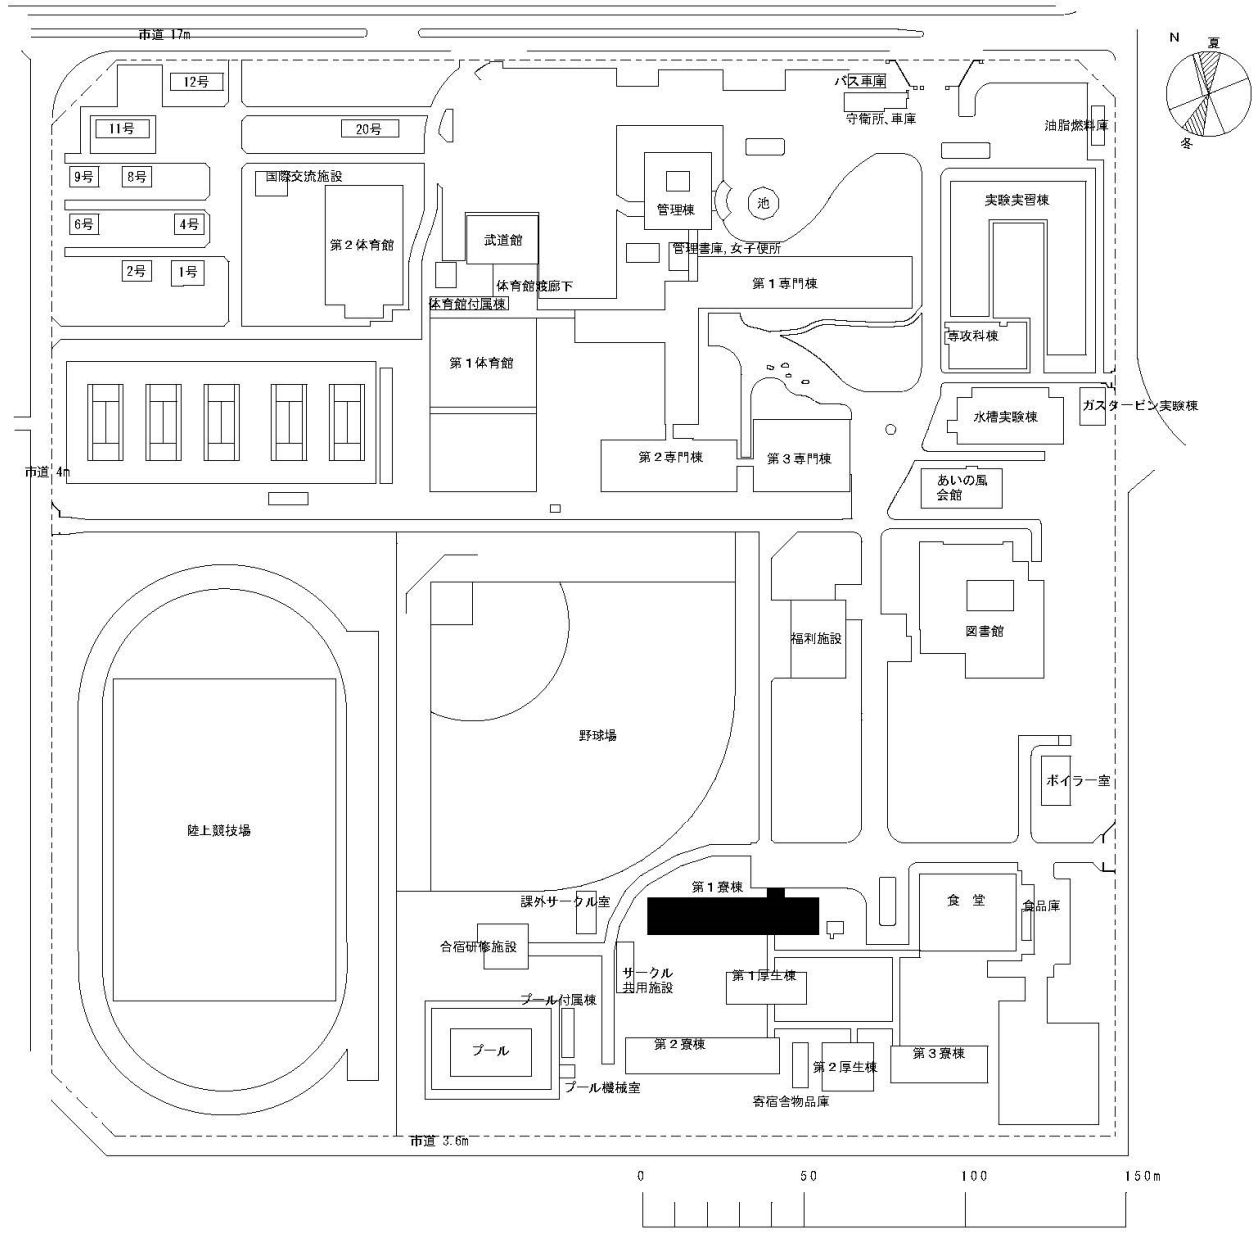


団地名	004海老江練合	事業名	国立高等専門学校機構(富山高等専門学校) (海老江練合)寄宿舎改修	配置図	1/2000
-----	----------	-----	--------------------------------------	-----	--------

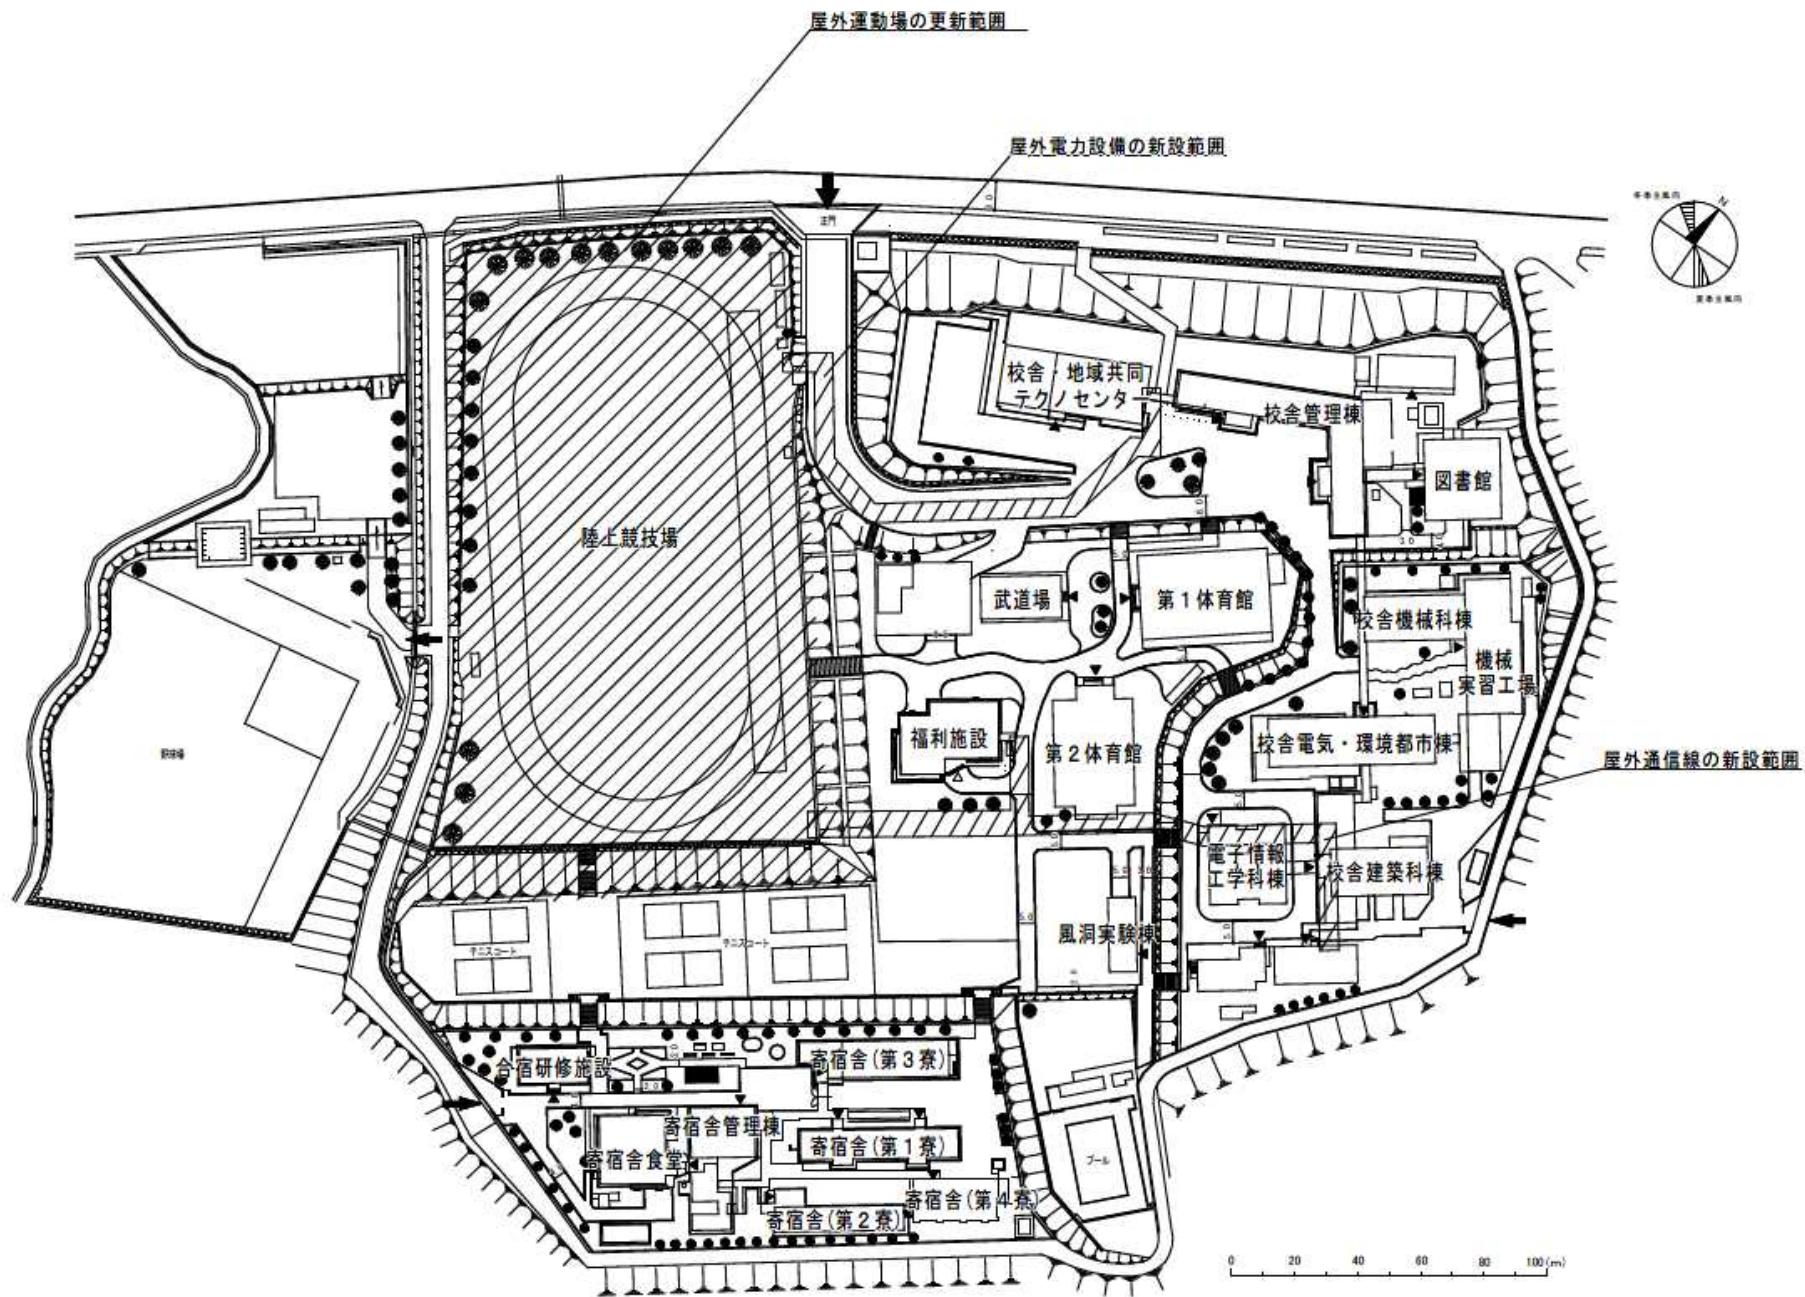


団地名	001 北中条	事業名	国立高等専門学校機構(石川工業高等専門学校) (北中条)ライフライン再生(給排水設備等)	配置図	1/2,500
-----	---------	-----	---	-----	---------

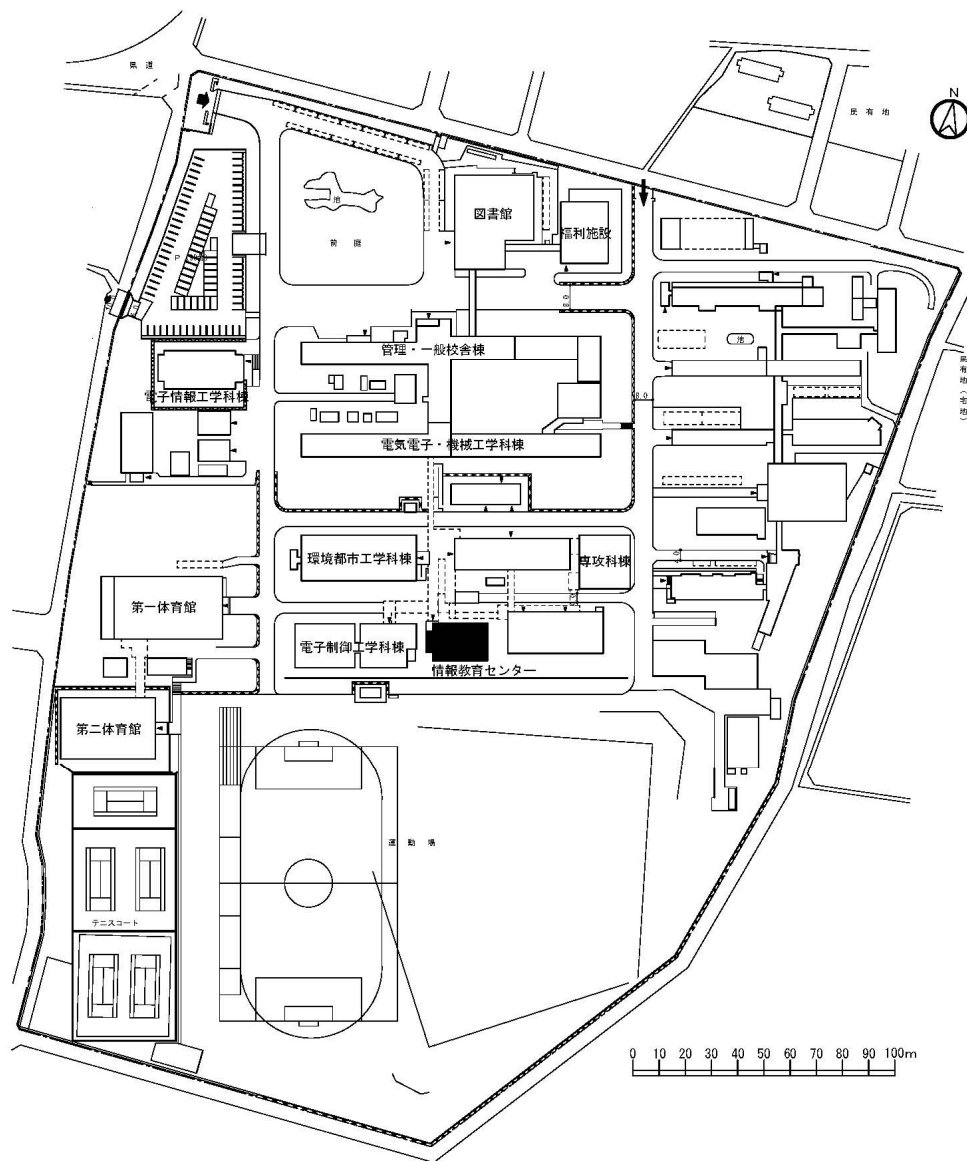


団地名	001 徳間	事業名	国立高等専門学校機構(長野工業高等専門学校) (徳間)情報教育センター改修	配置図	1/2000
-----	--------	-----	--	-----	--------

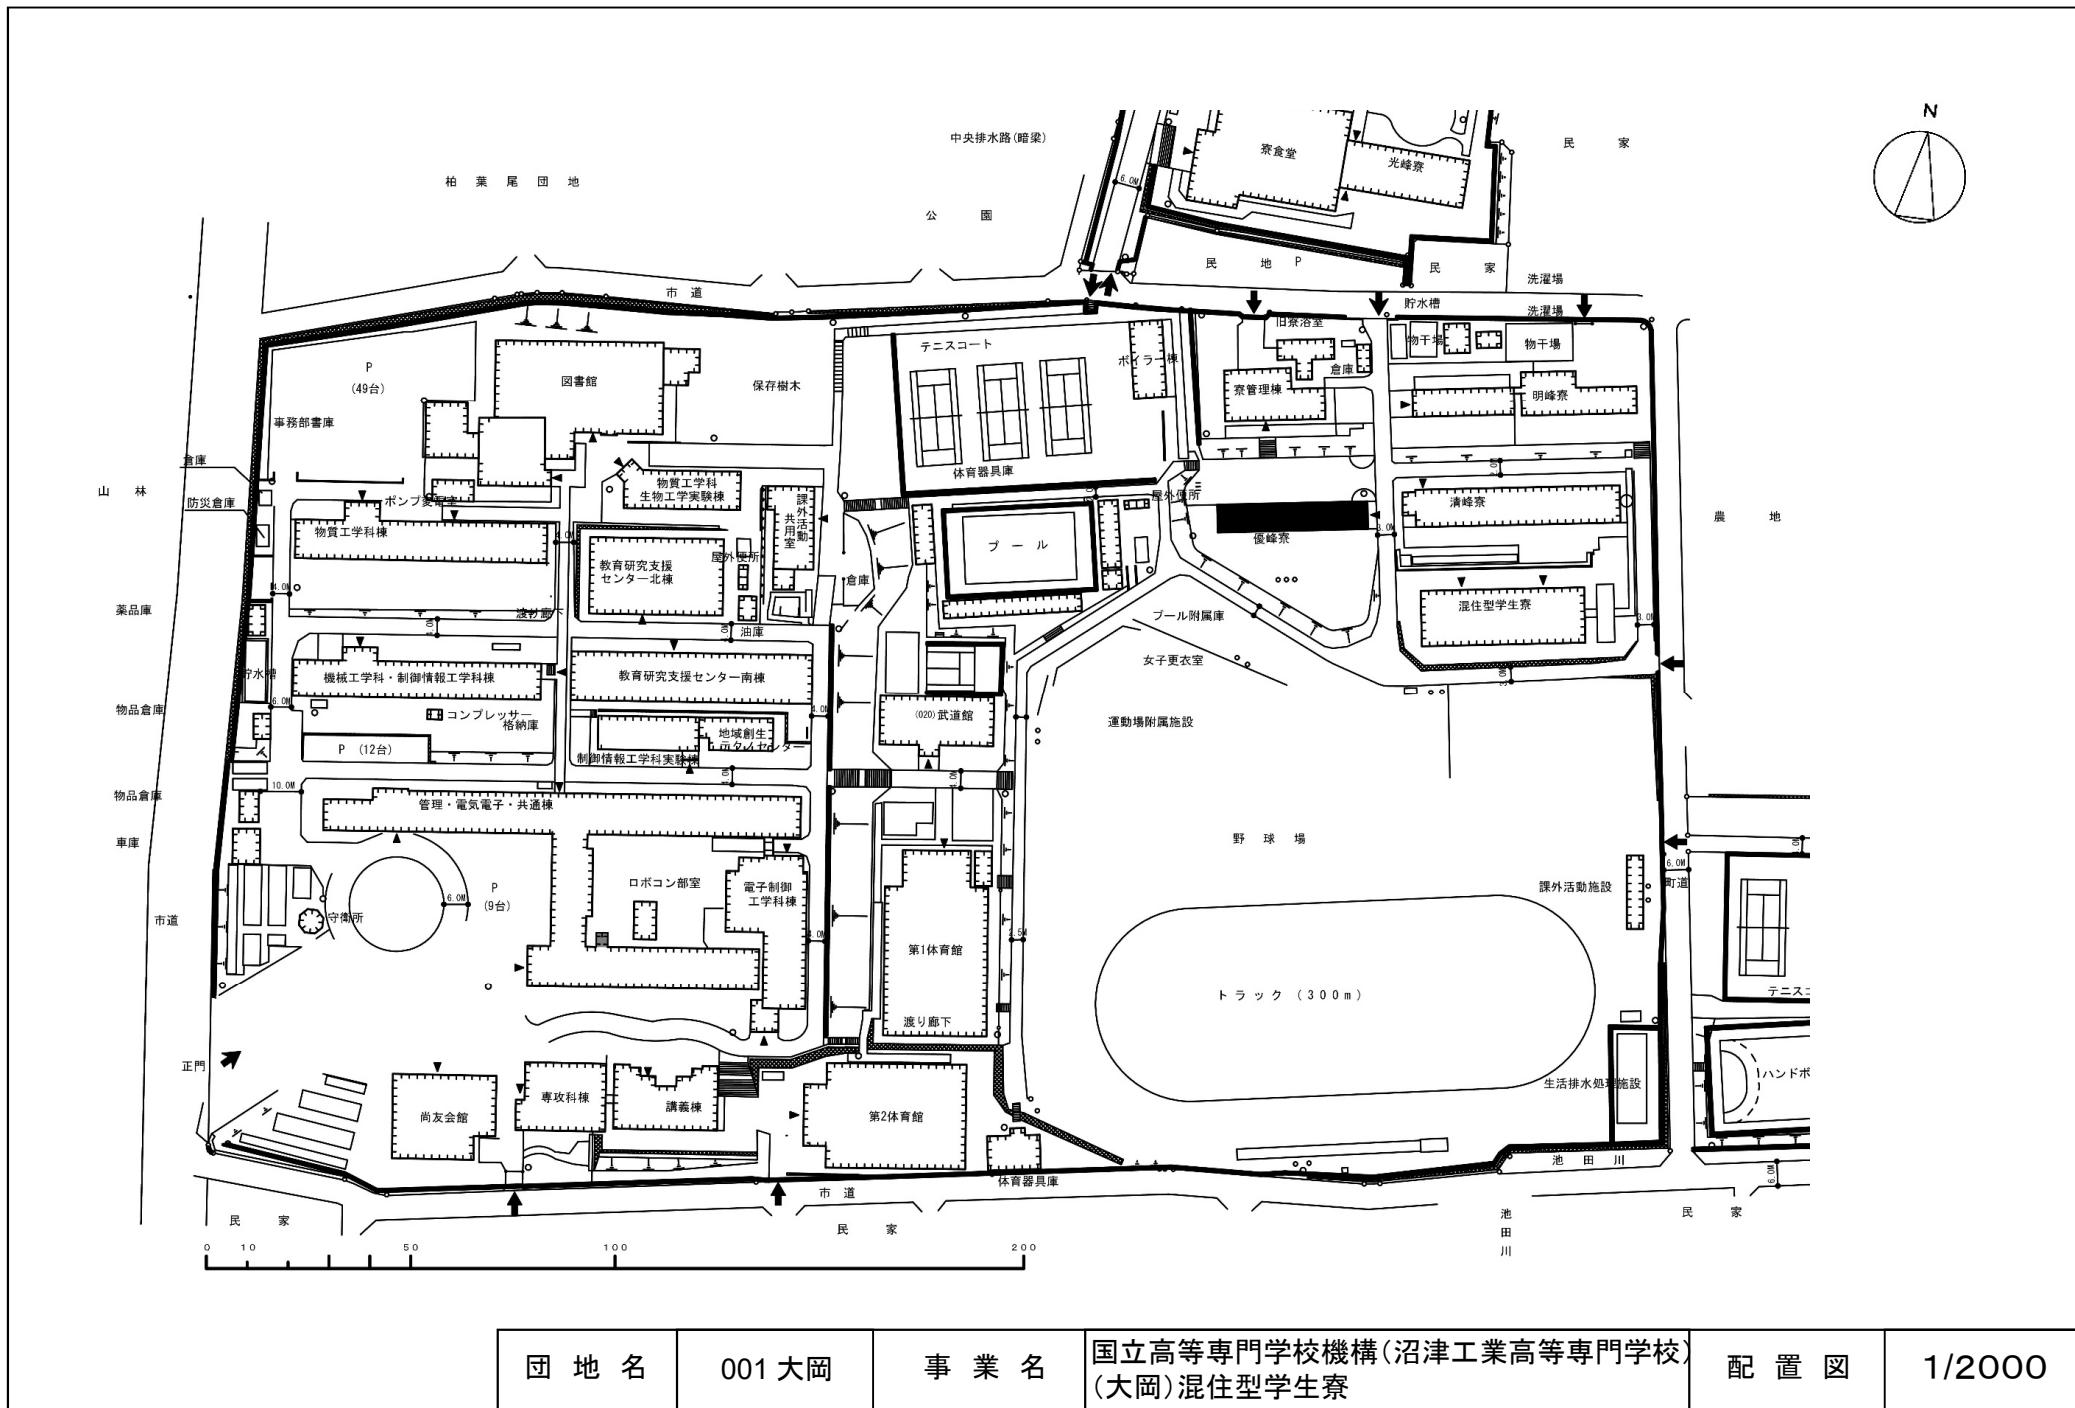




団地名	001大岡	事業名	国立高等専門学校機構(沼津工業高等専門学校) (大岡)混住型学生寮	配置図	1/2000
-----	-------	-----	--------------------------------------	-----	--------

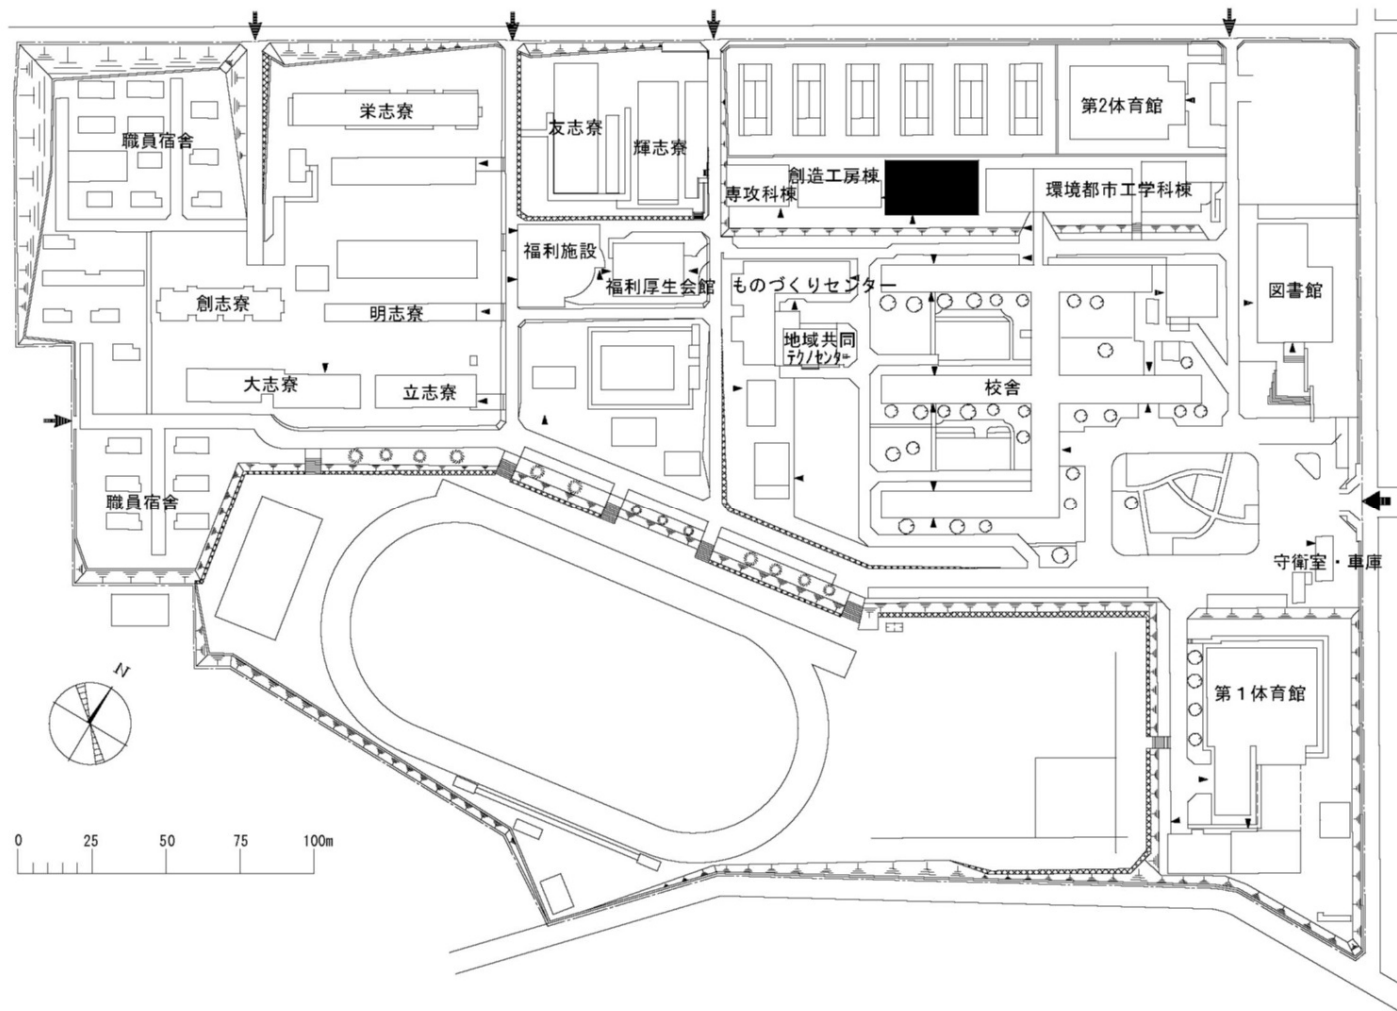


団地名	001 栄生町	事業名	国立高等専門学校機構(豊田工業高等専門学校) (栄生町)校舎改修(情報工学)	配置図	1/2, 500
-----	---------	-----	---	-----	----------

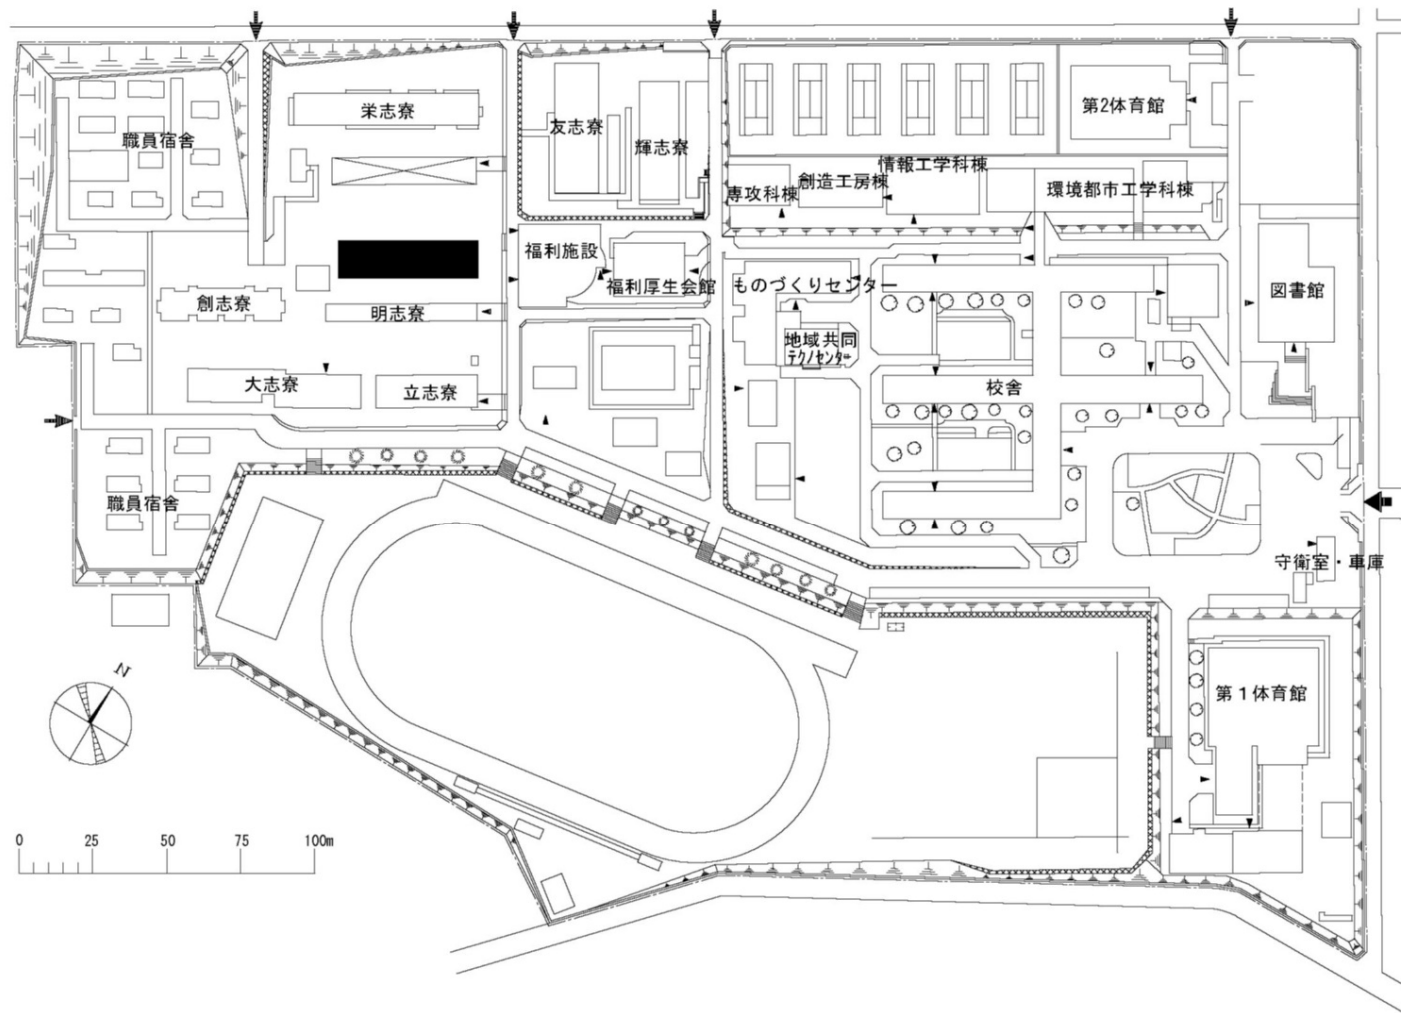


団地名	001 栄生町	事業名	国立高等専門学校機構(豊田工業高等専門学校) (栄生町)混住型学生寮	配置図	1/2, 500
-----	---------	-----	---------------------------------------	-----	----------

 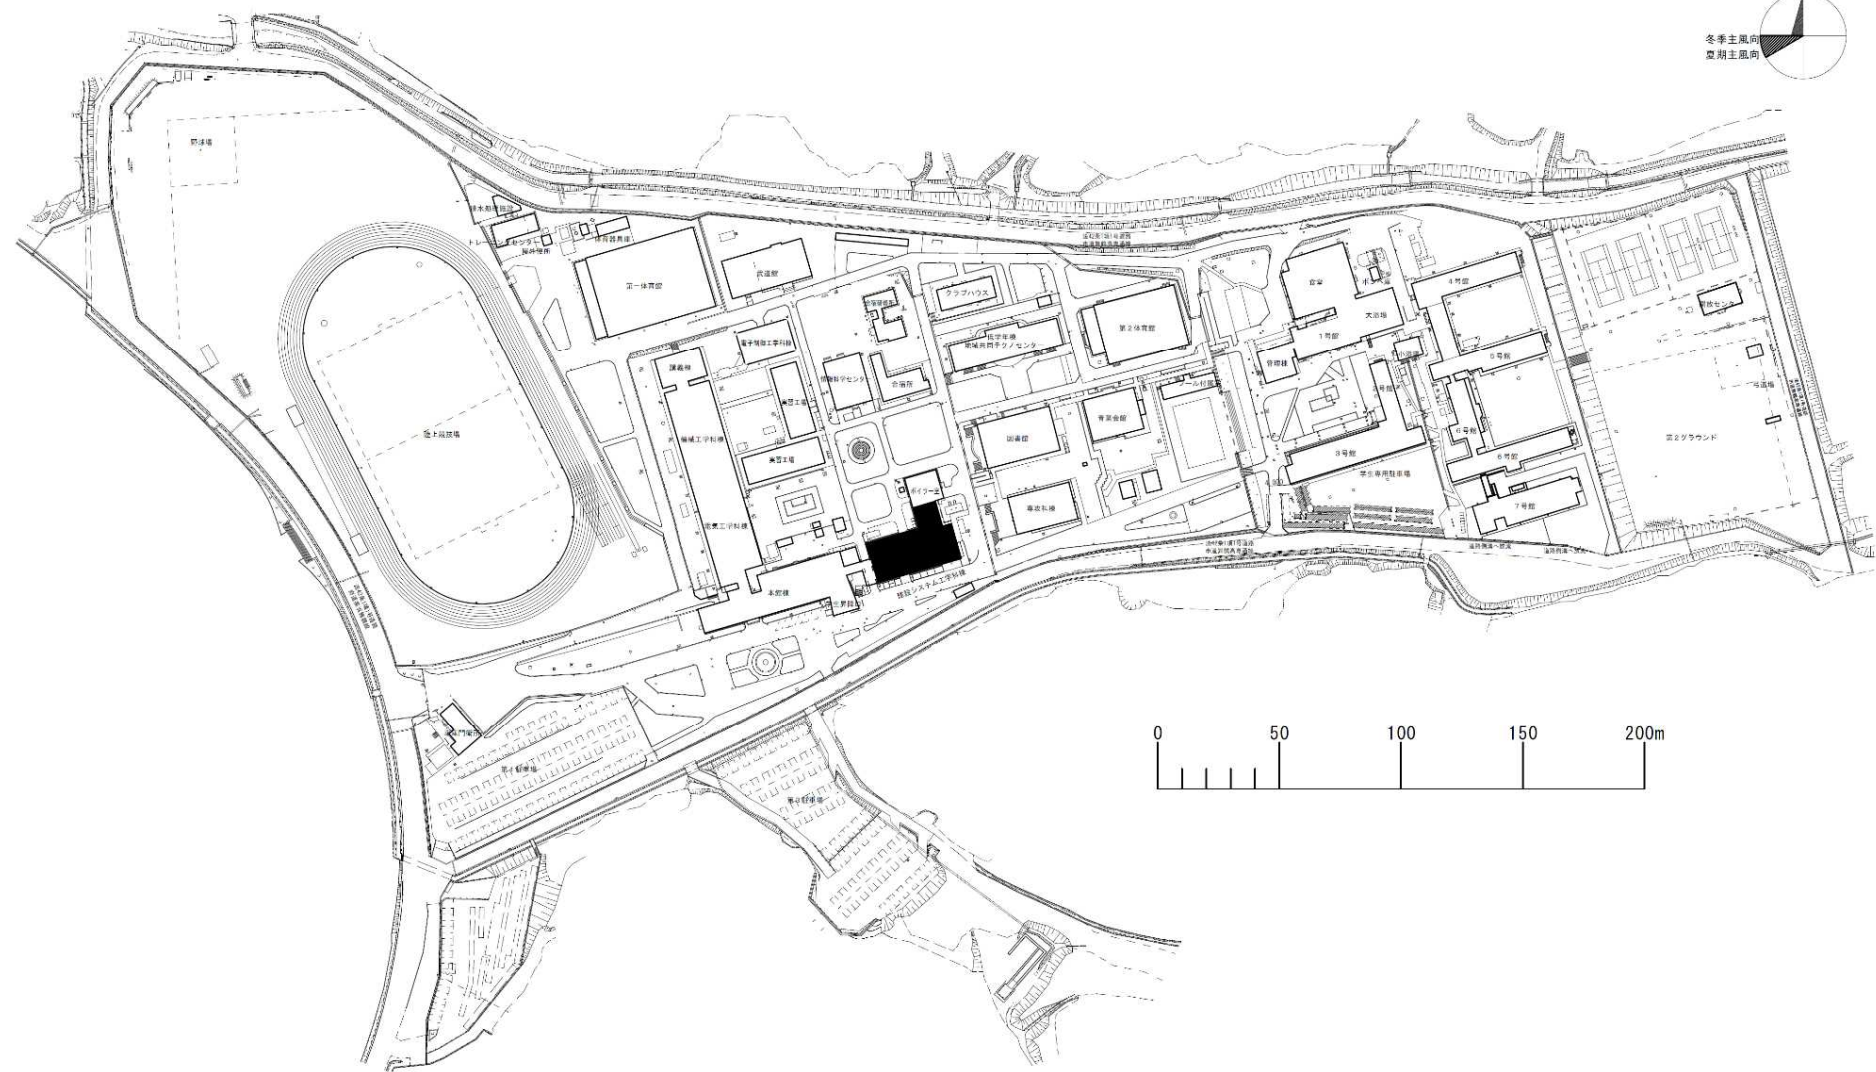 



団地名	101白屋	事業名	国立高等専門学校機構(舞鶴工業高等専門学校) (白屋)校舎改修(建設システム工学)	配置図	1/3000
-----	-------	-----	--	-----	--------

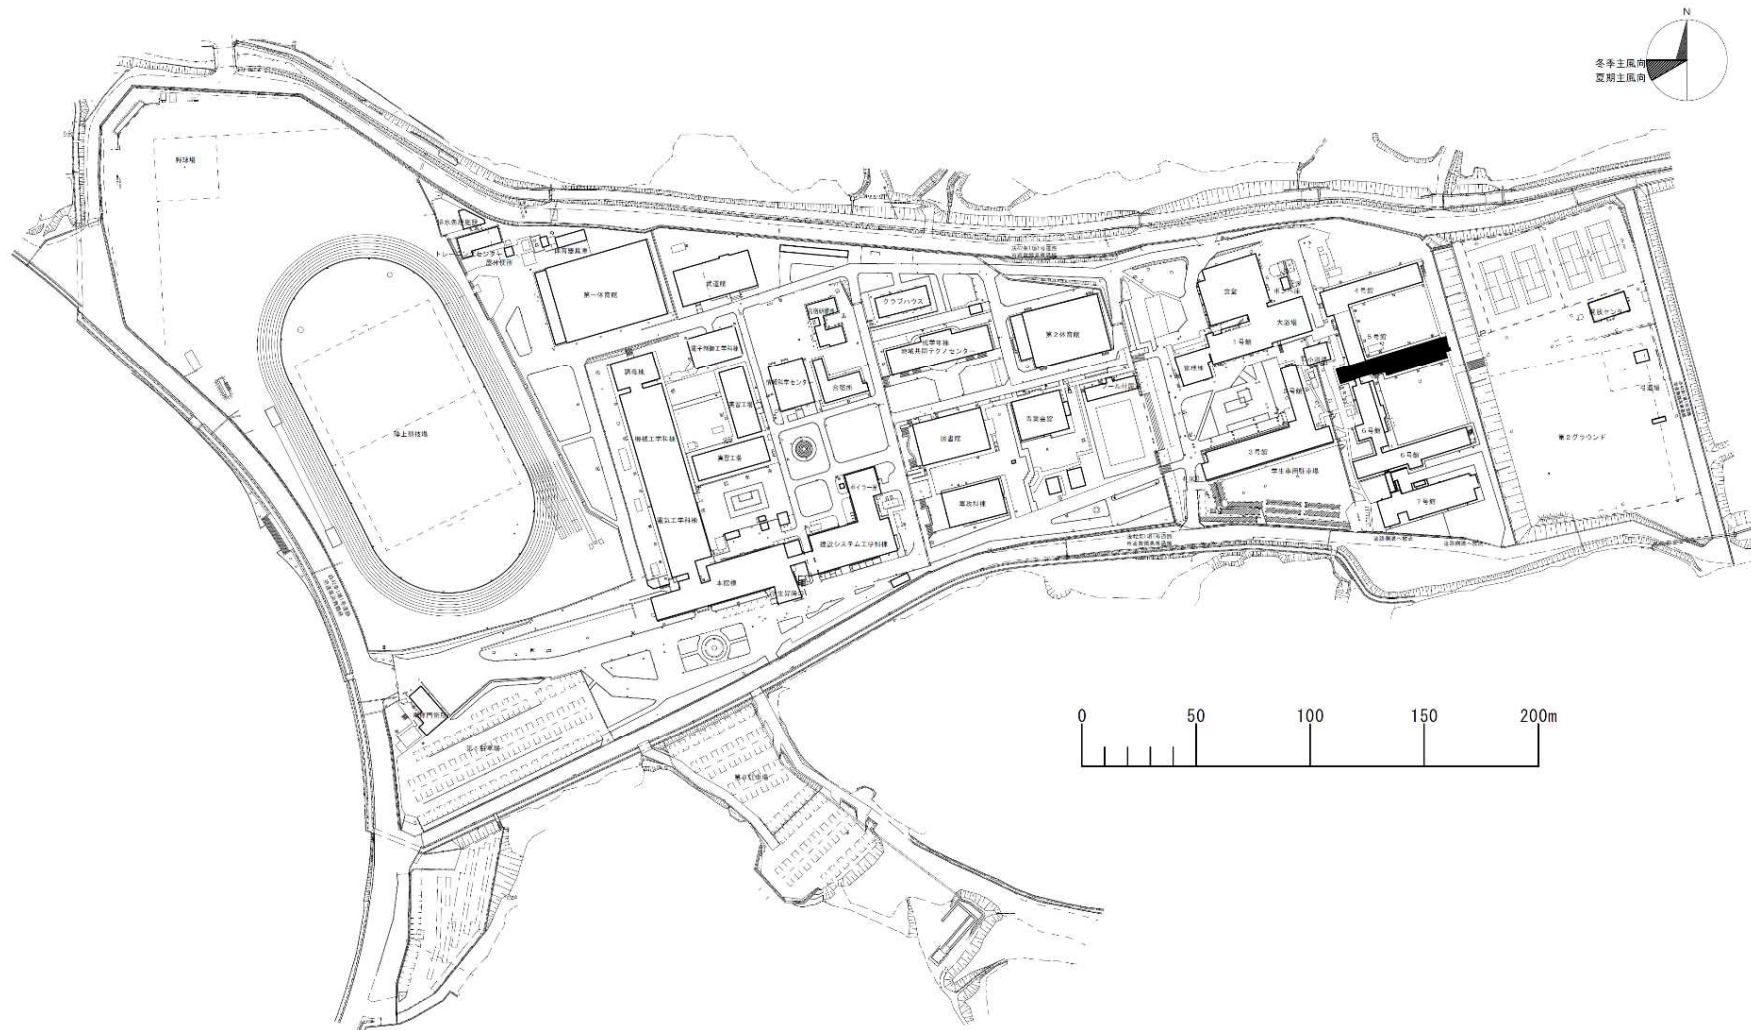


団地名	101 白屋	事業名	国立高等専門学校機構(舞鶴工業高等専門学校) (白屋)寄宿舍改修	配置図	1/3000
-----	--------	-----	-------------------------------------	-----	--------

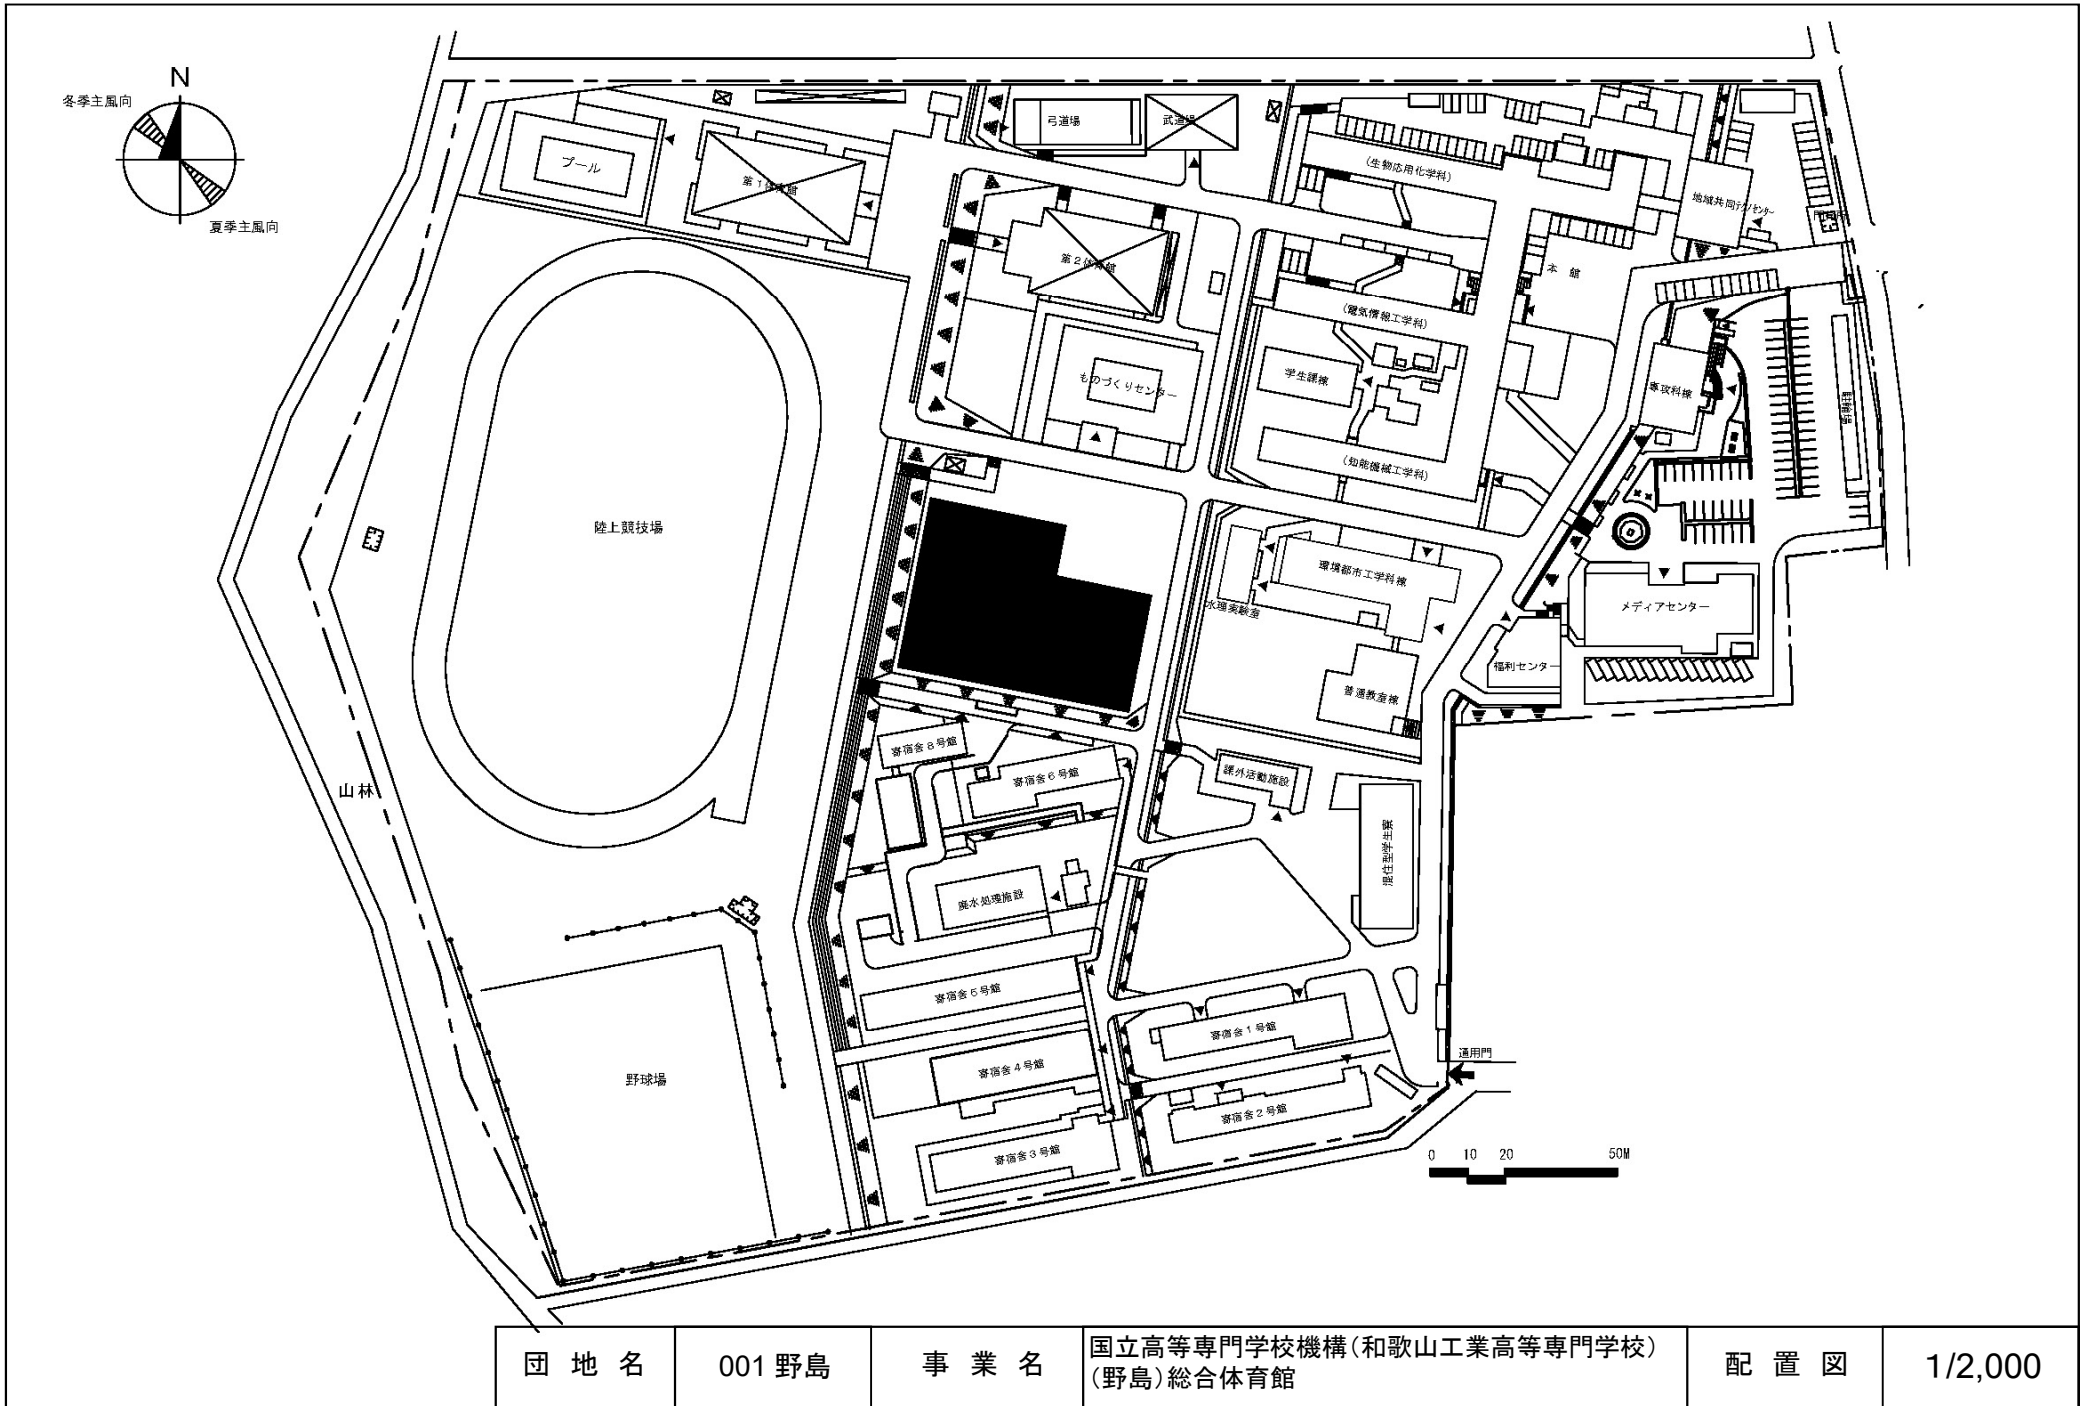


団地名	001野島	事業名	国立高等専門学校機構(和歌山工業高等専門学校) (野島)総合体育館	配置図	1/2,000
-----	-------	-----	--------------------------------------	-----	---------

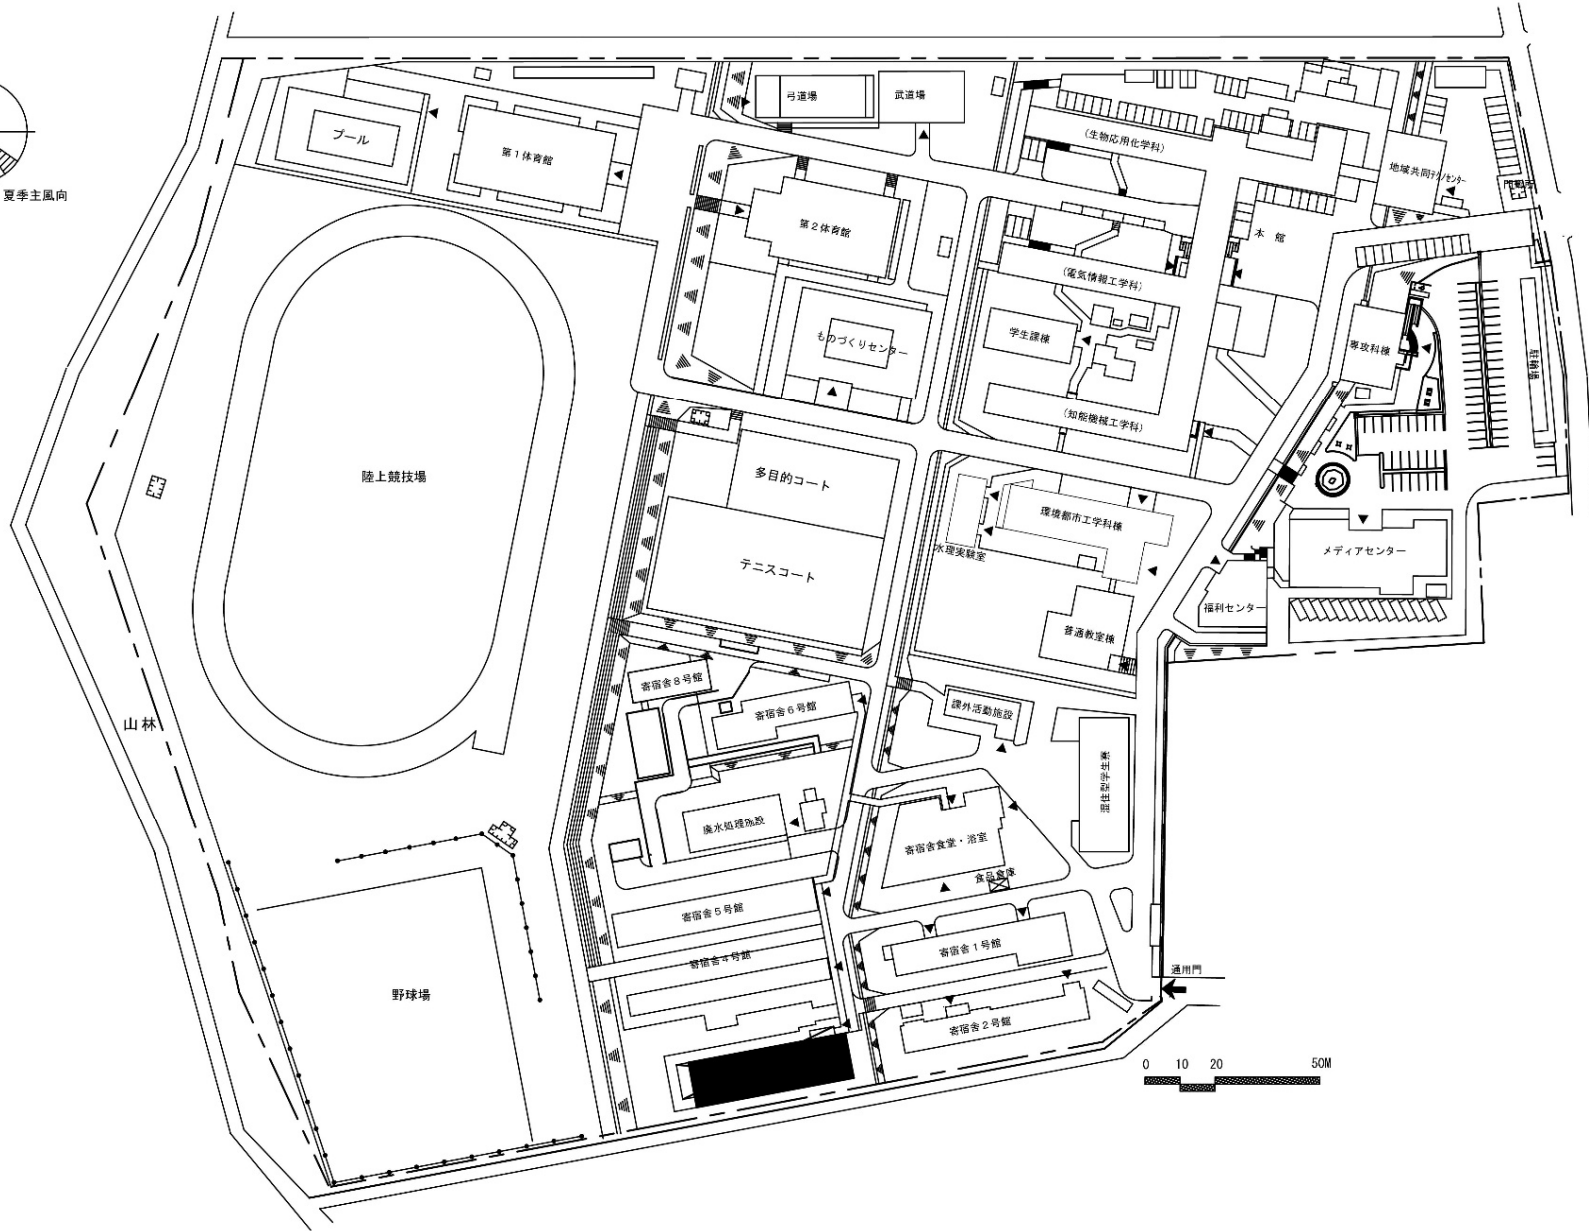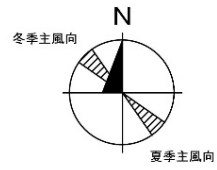


団地名	001野島	事業名	国立高等専門学校機構(和歌山工業高等専門学校) (野島)混住型学生寮	配置図	1/1500
-----	-------	-----	---------------------------------------	-----	--------

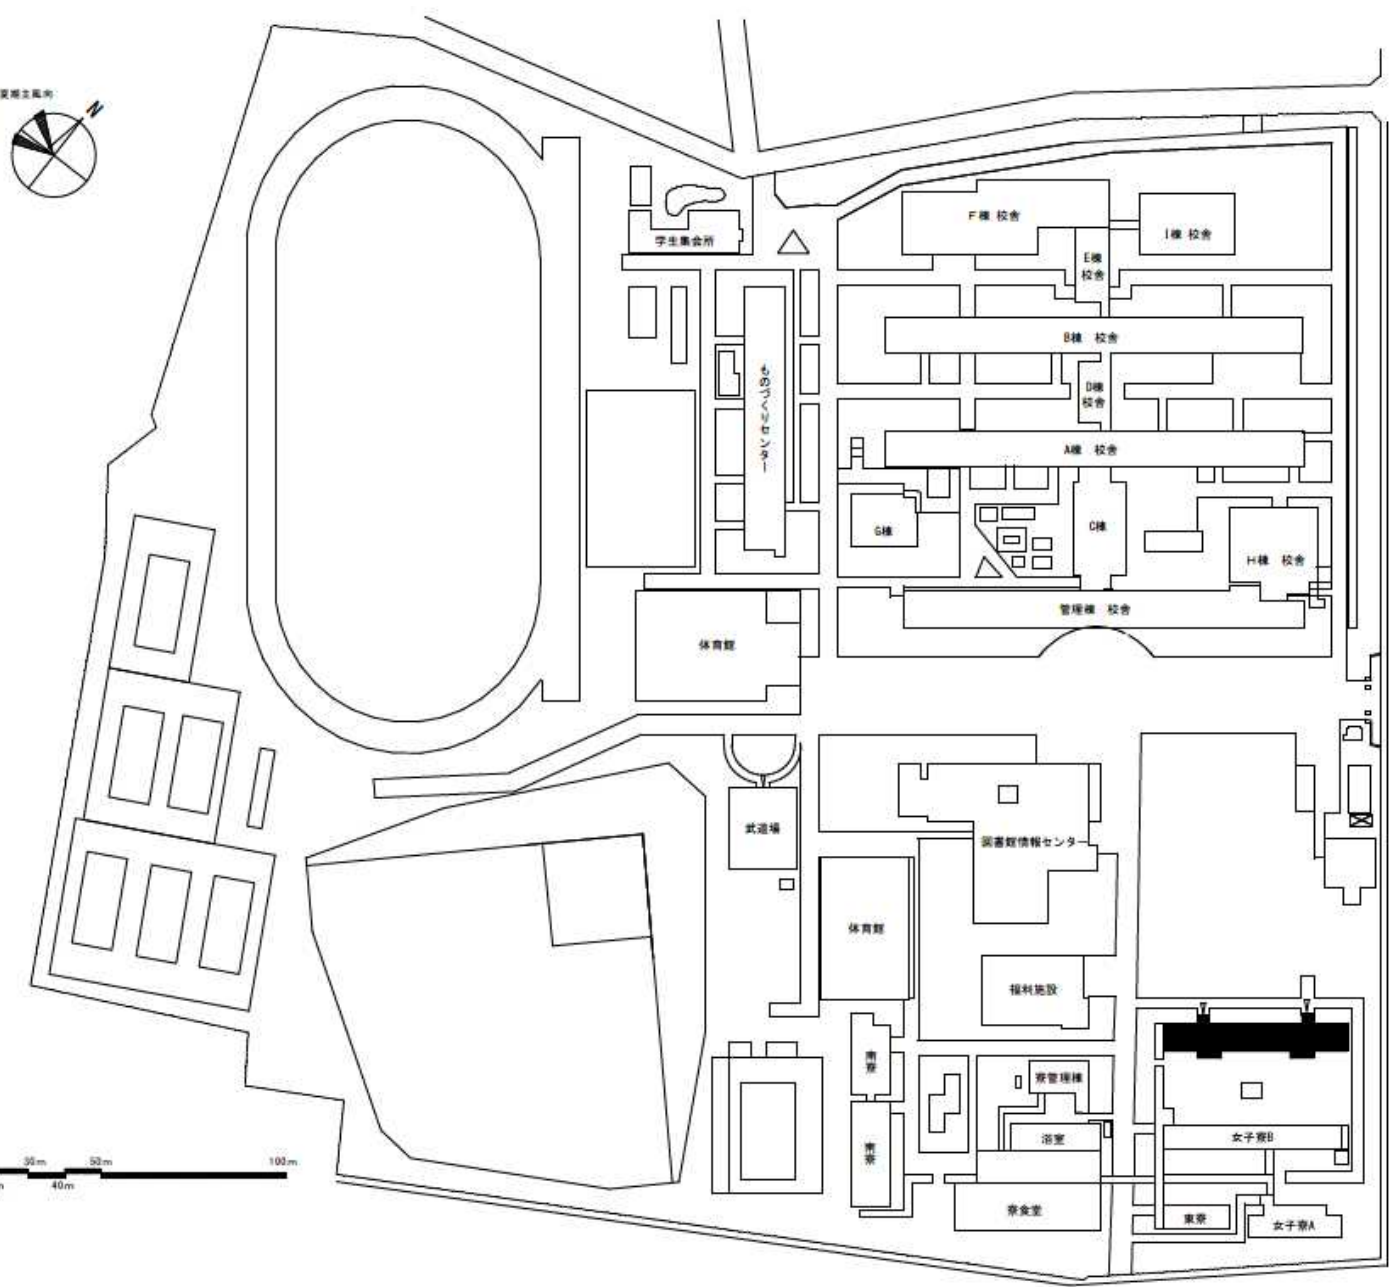


団地名	001彦名	事業名	国立高等専門学校機構(米子工業高等専門学校) (彦名)寄宿舎改修	配置図	1/2000
-----	-------	-----	-------------------------------------	-----	--------

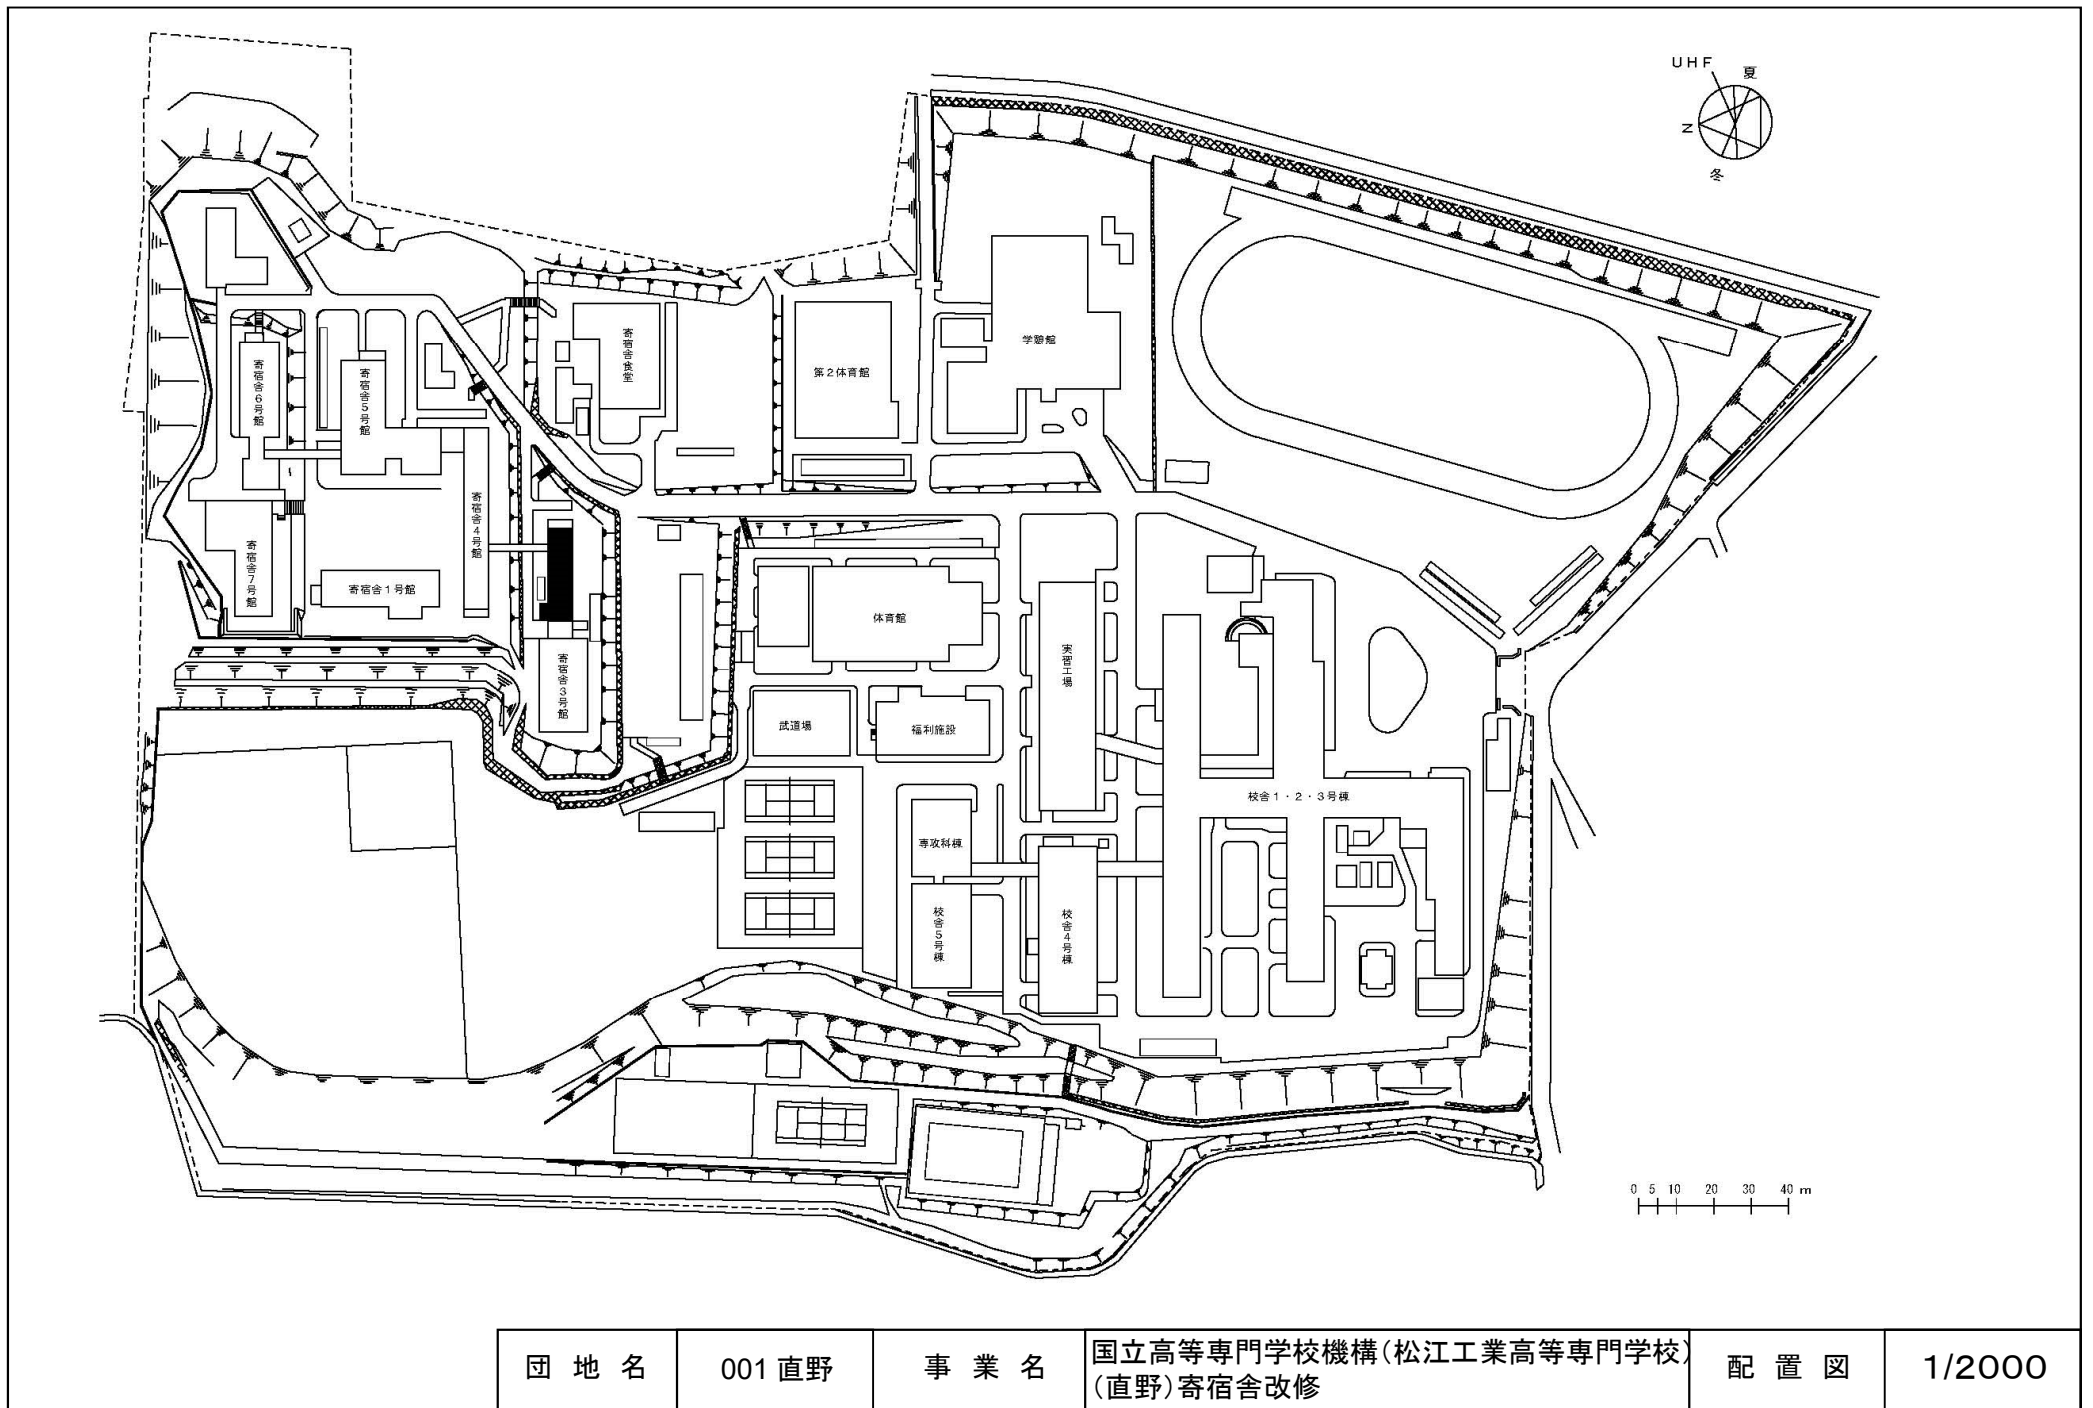


団地名	001直野	事業名	国立高等専門学校機構(松江工業高等専門学校) (直野)寄宿舎改修	配置図	1/2000
-----	-------	-----	-------------------------------------	-----	--------

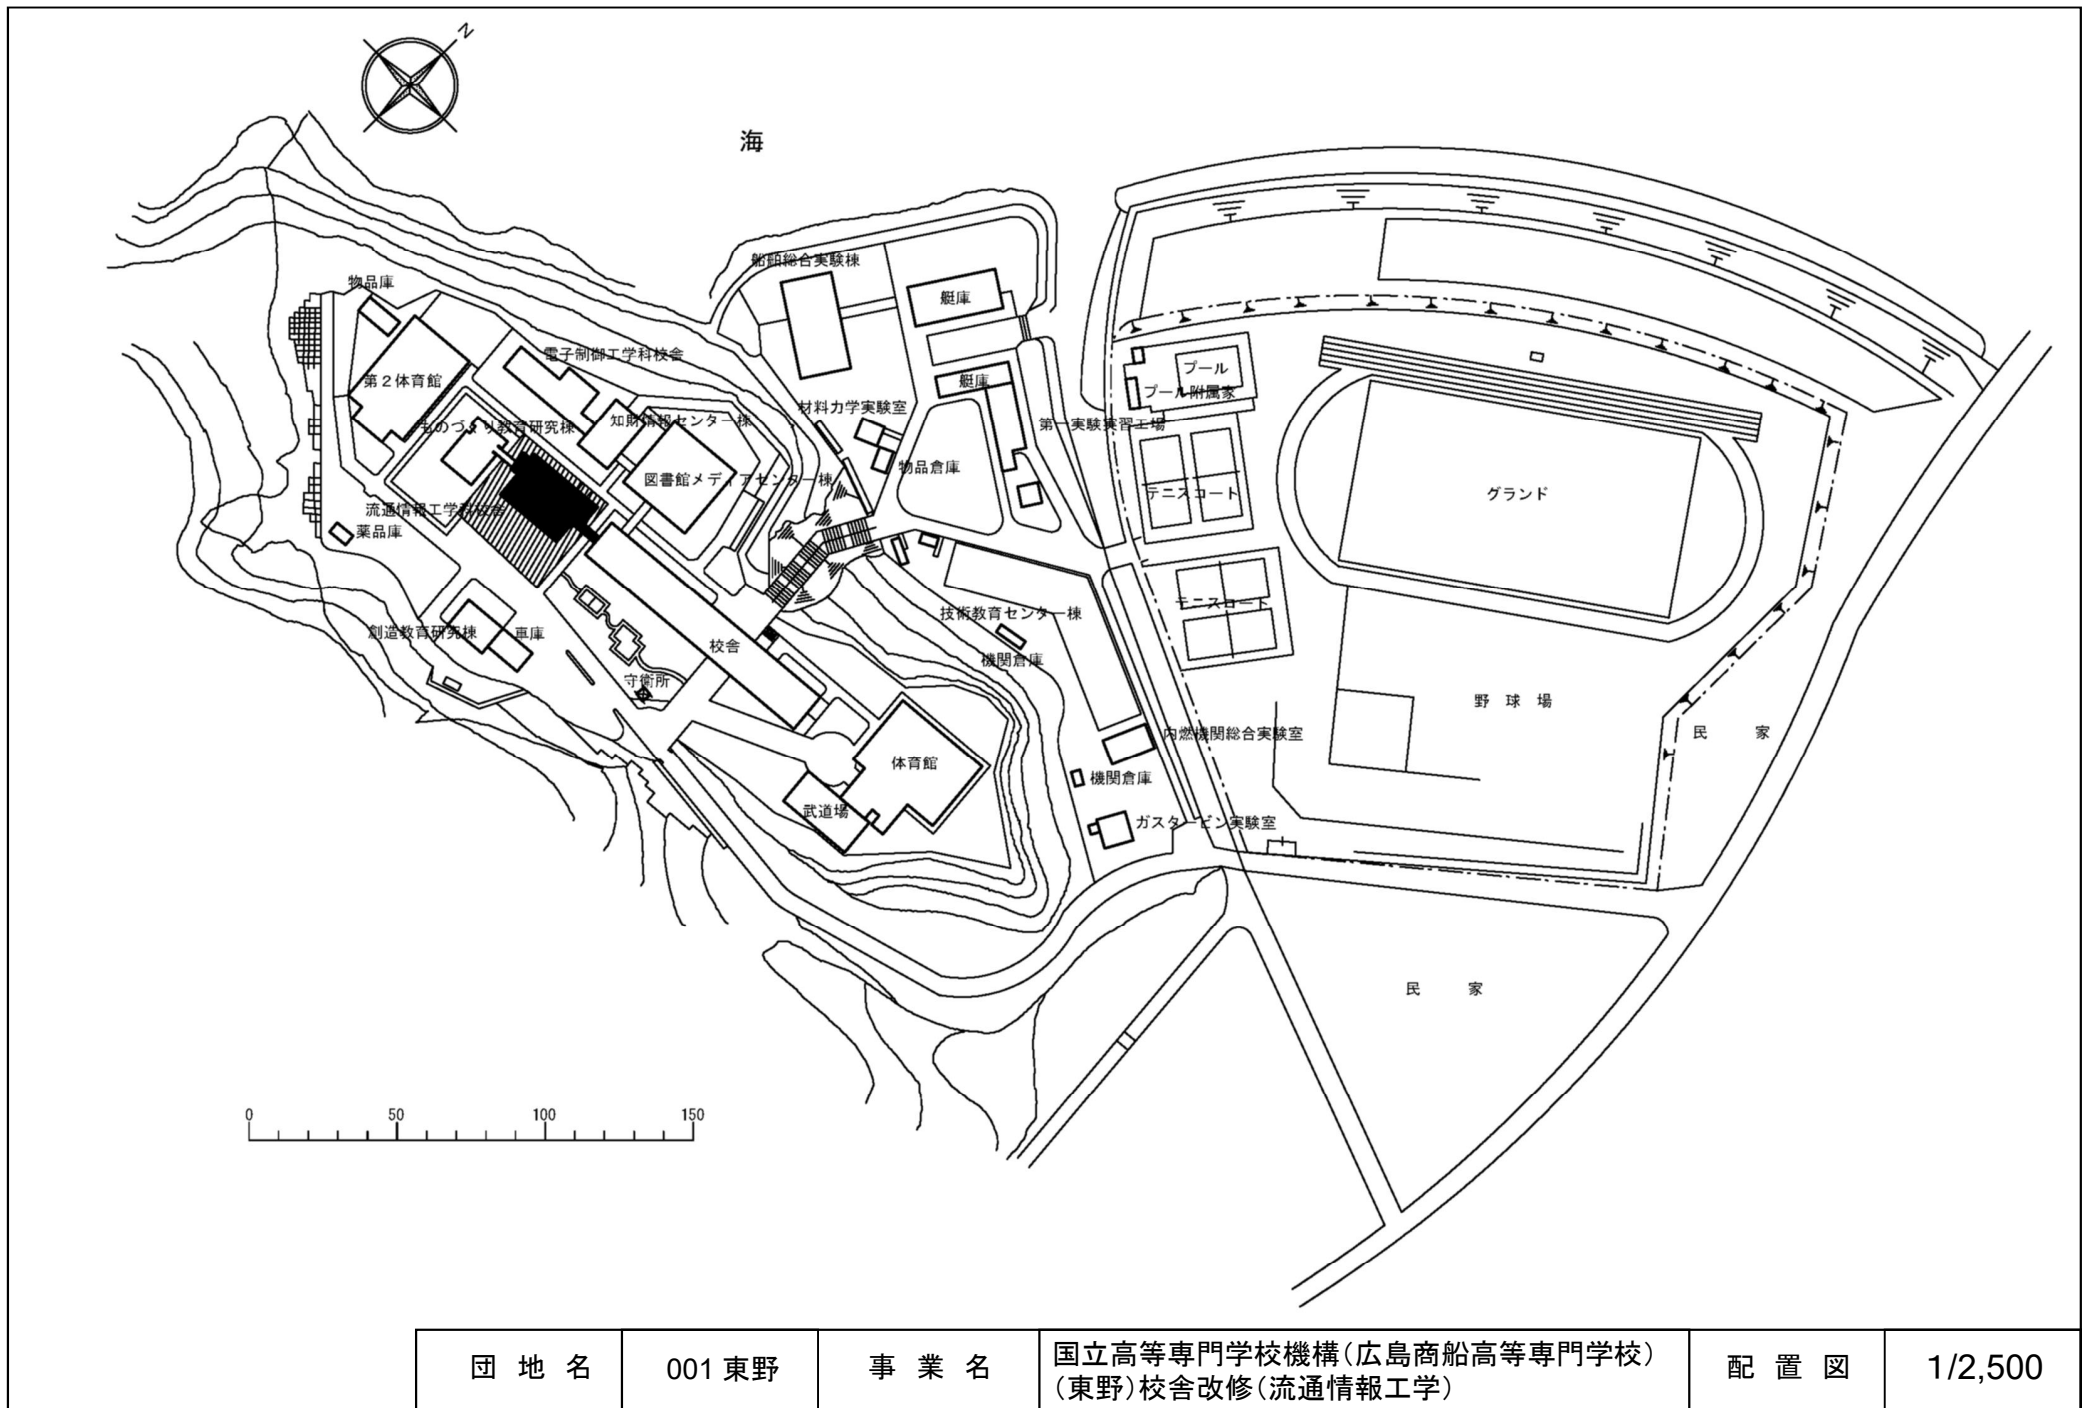



団地名	001 東野	事業名	国立高等専門学校機構(広島商船高等専門学校) (東野)校舎改修(流通情報工学)	配置図	1/2,500
-----	--------	-----	--	-----	---------

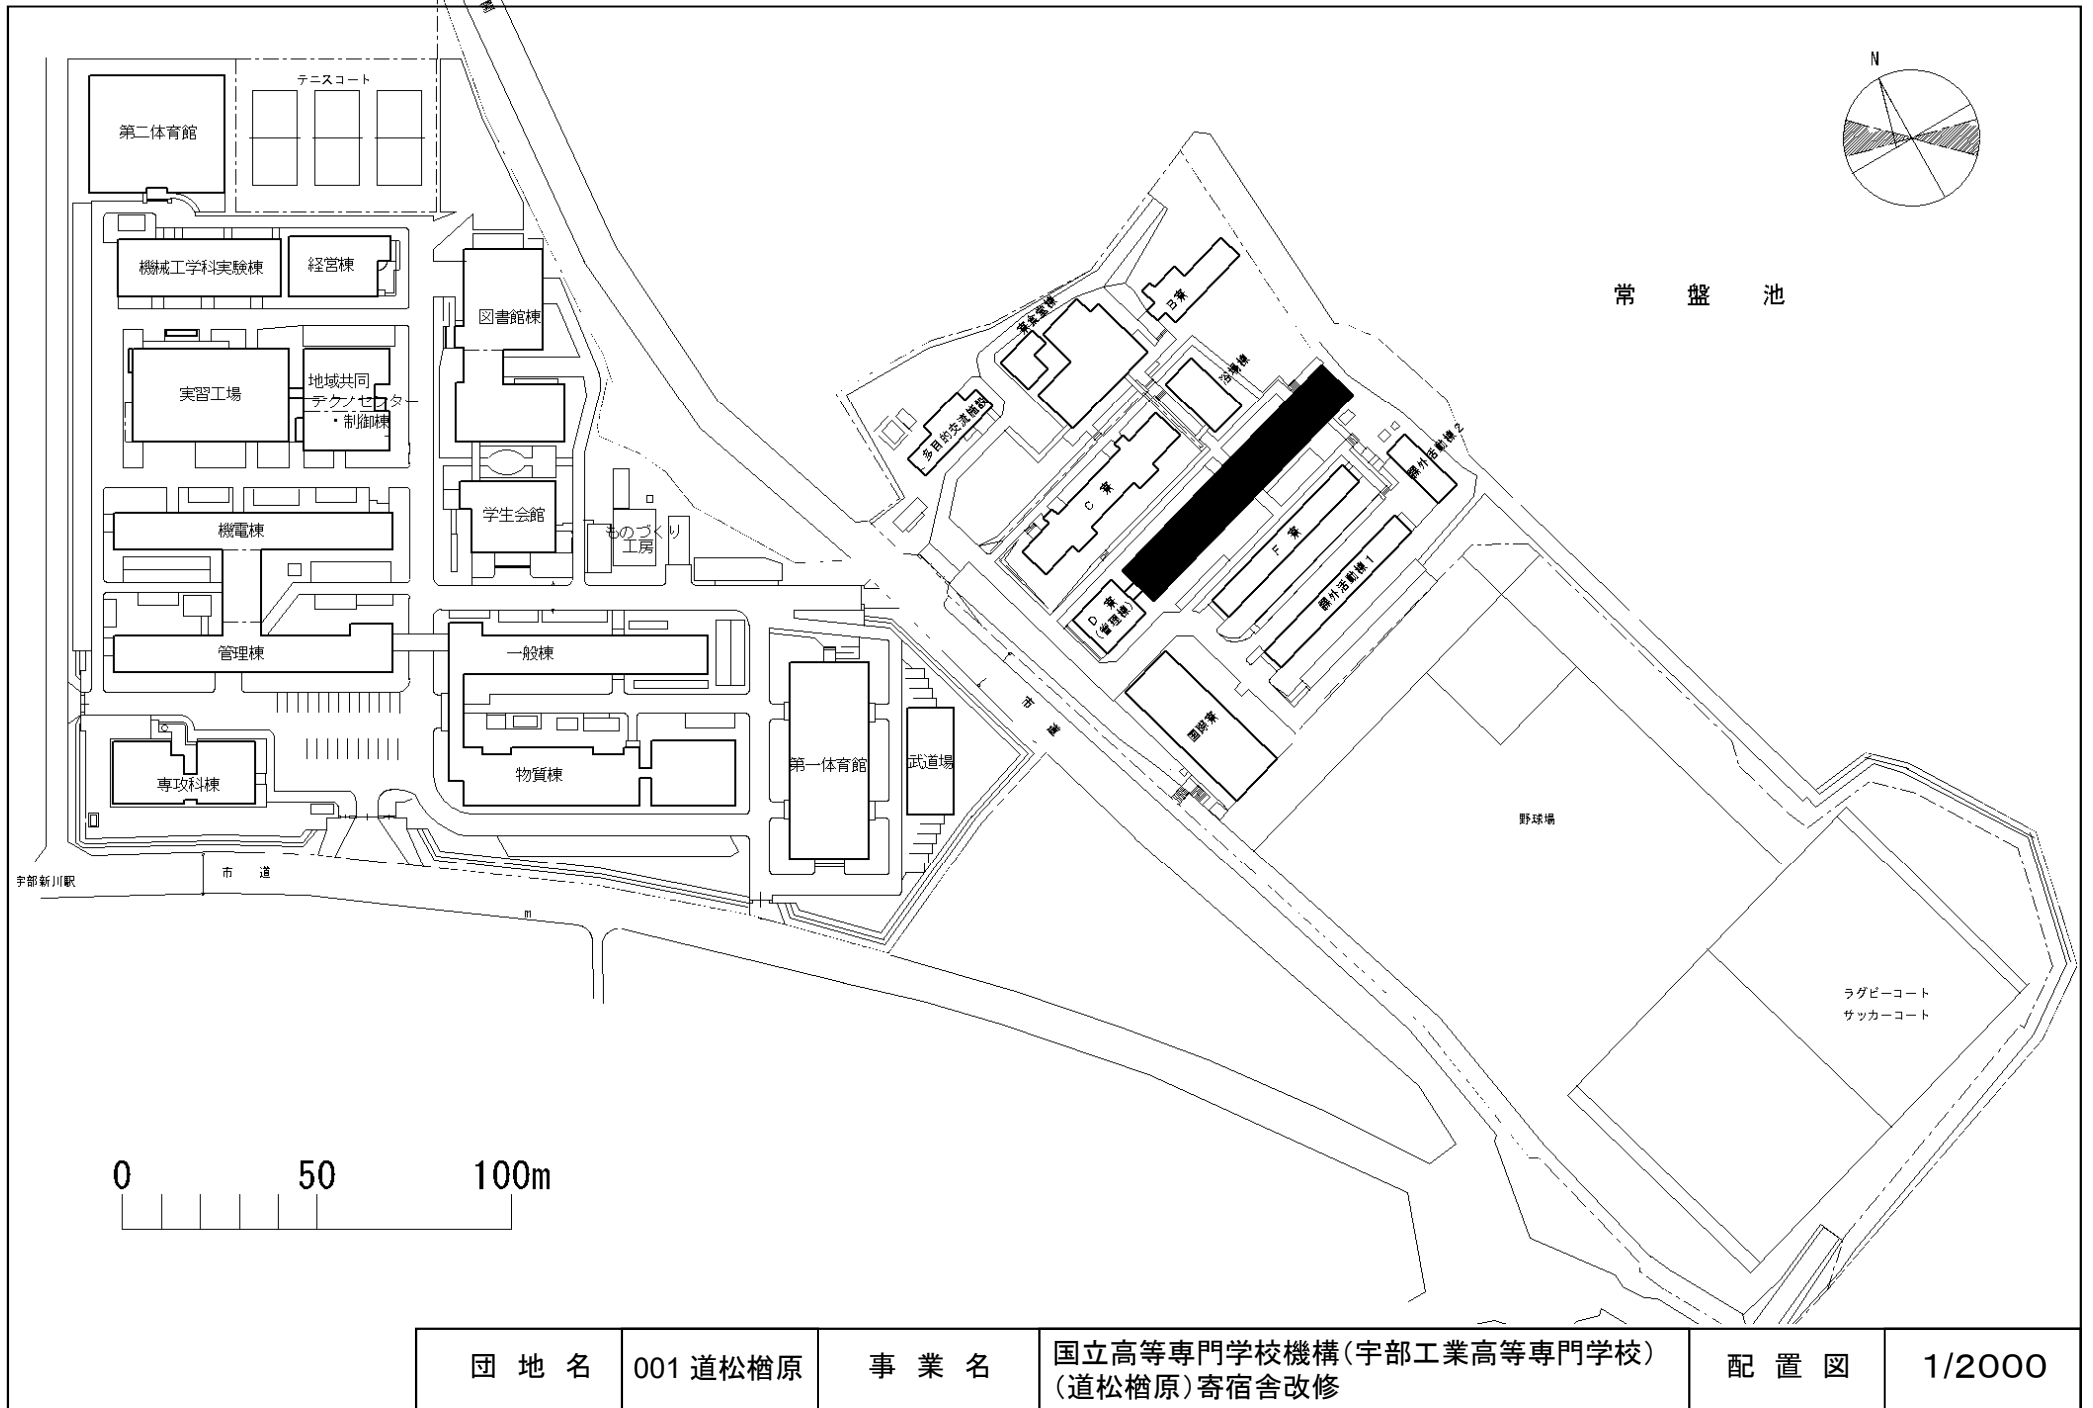



団地名	001 道松檜原	事業名	国立高等専門学校機構(宇部工業高等専門学校) (道松檜原)寄宿舍改修	配置図	1/2000
-----	----------	-----	---------------------------------------	-----	--------

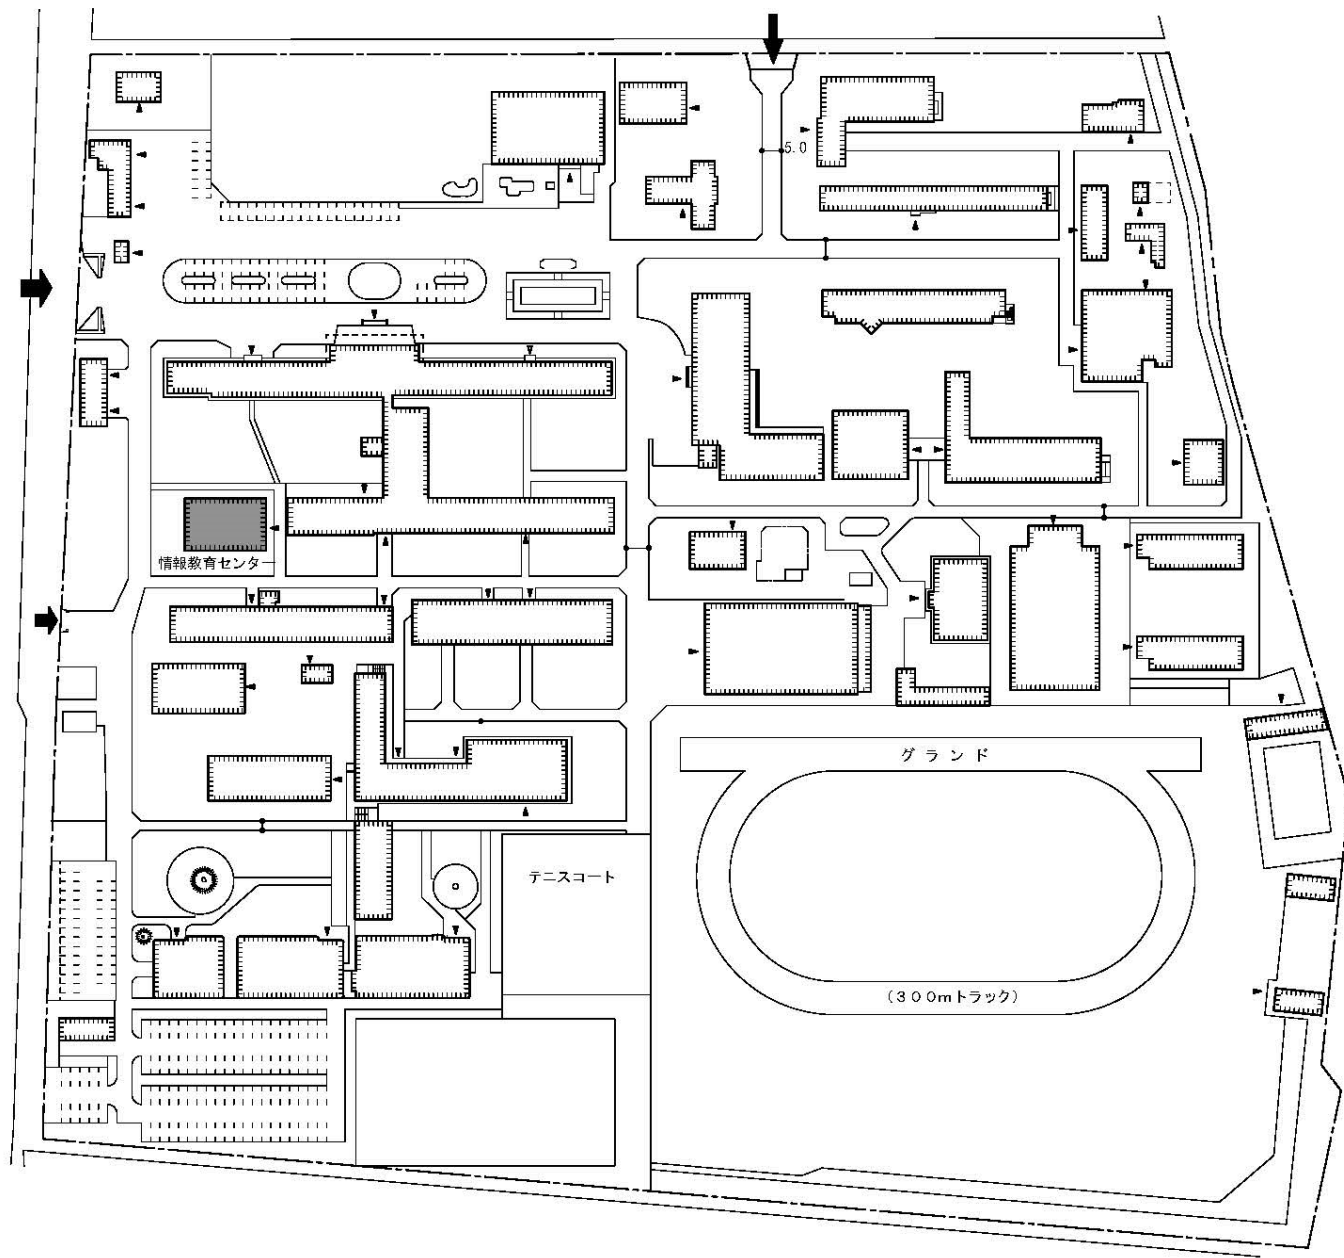


団地名	001八雲	事業名	国立高等専門学校機構(新居浜工業高等専門学校) (八雲)情報教育センター改修	配置図	1/2000
-----	-------	-----	---	-----	--------

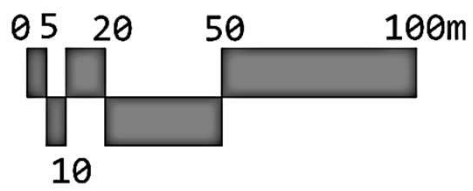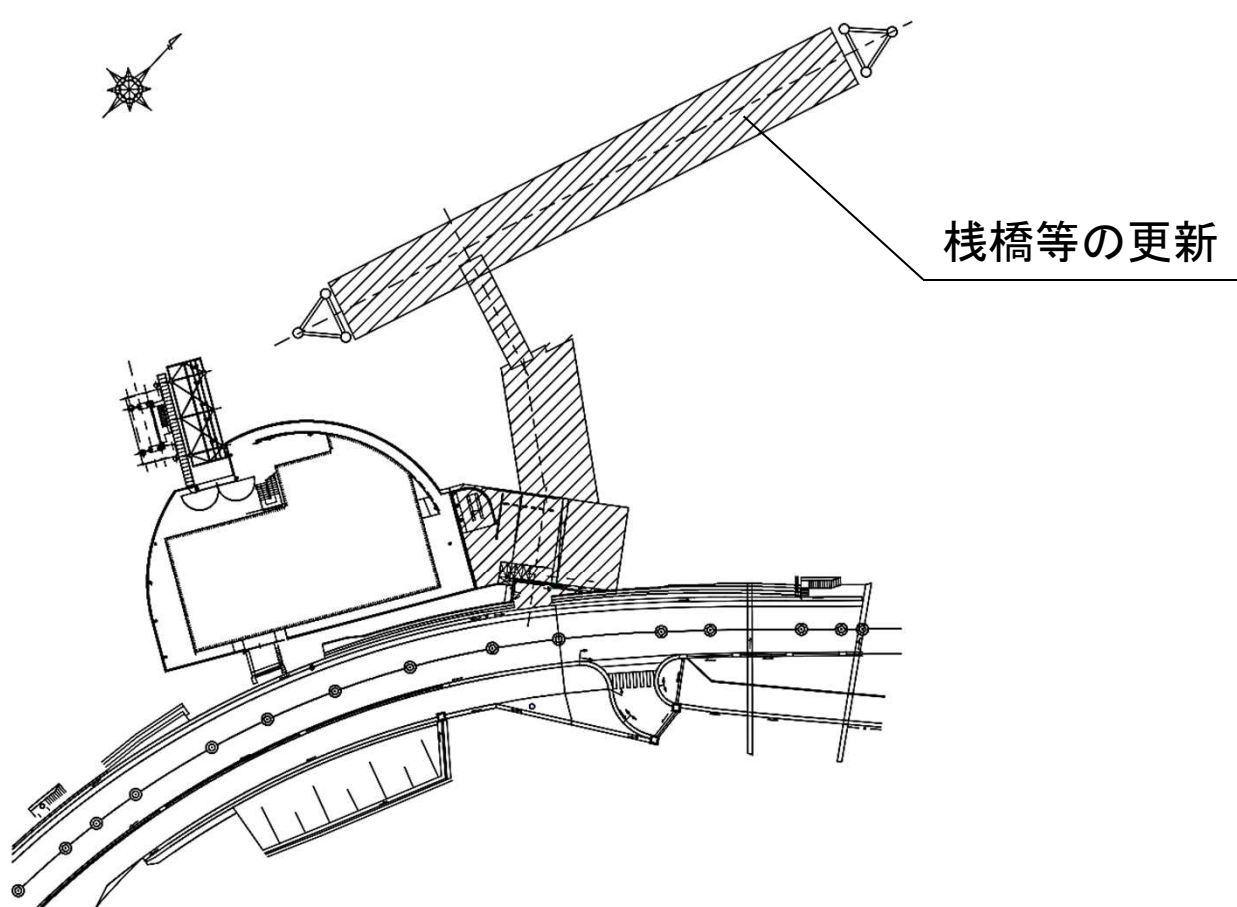


団地名	001下弓削	事業名	国立高等専門学校機構(弓削商船高等専門学校) (下弓削)基幹・環境整備(栈橋)	配置図	1/1,000
-----	--------	-----	--	-----	---------

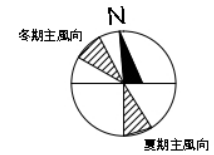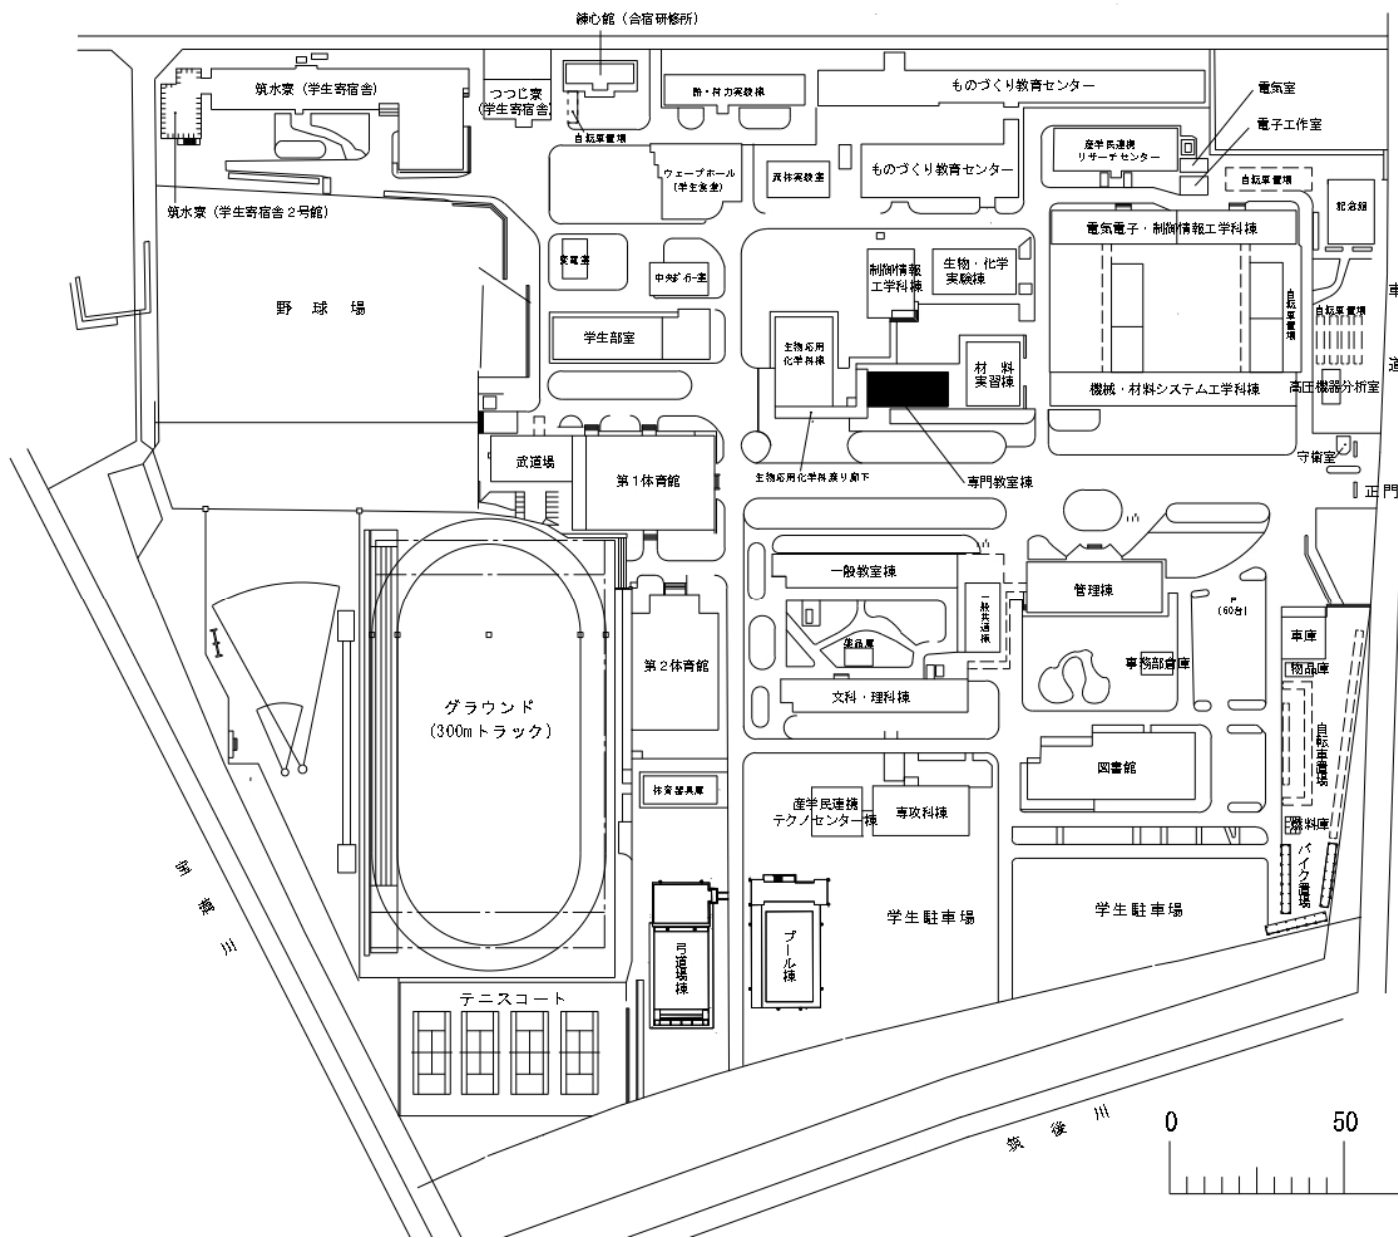


団地名	001 小森野	事業名	国立高等専門学校機構(久留米工業高等専門学校) (小森野)共用教室棟改修	配置図	1/1500
-----	---------	-----	---	-----	--------

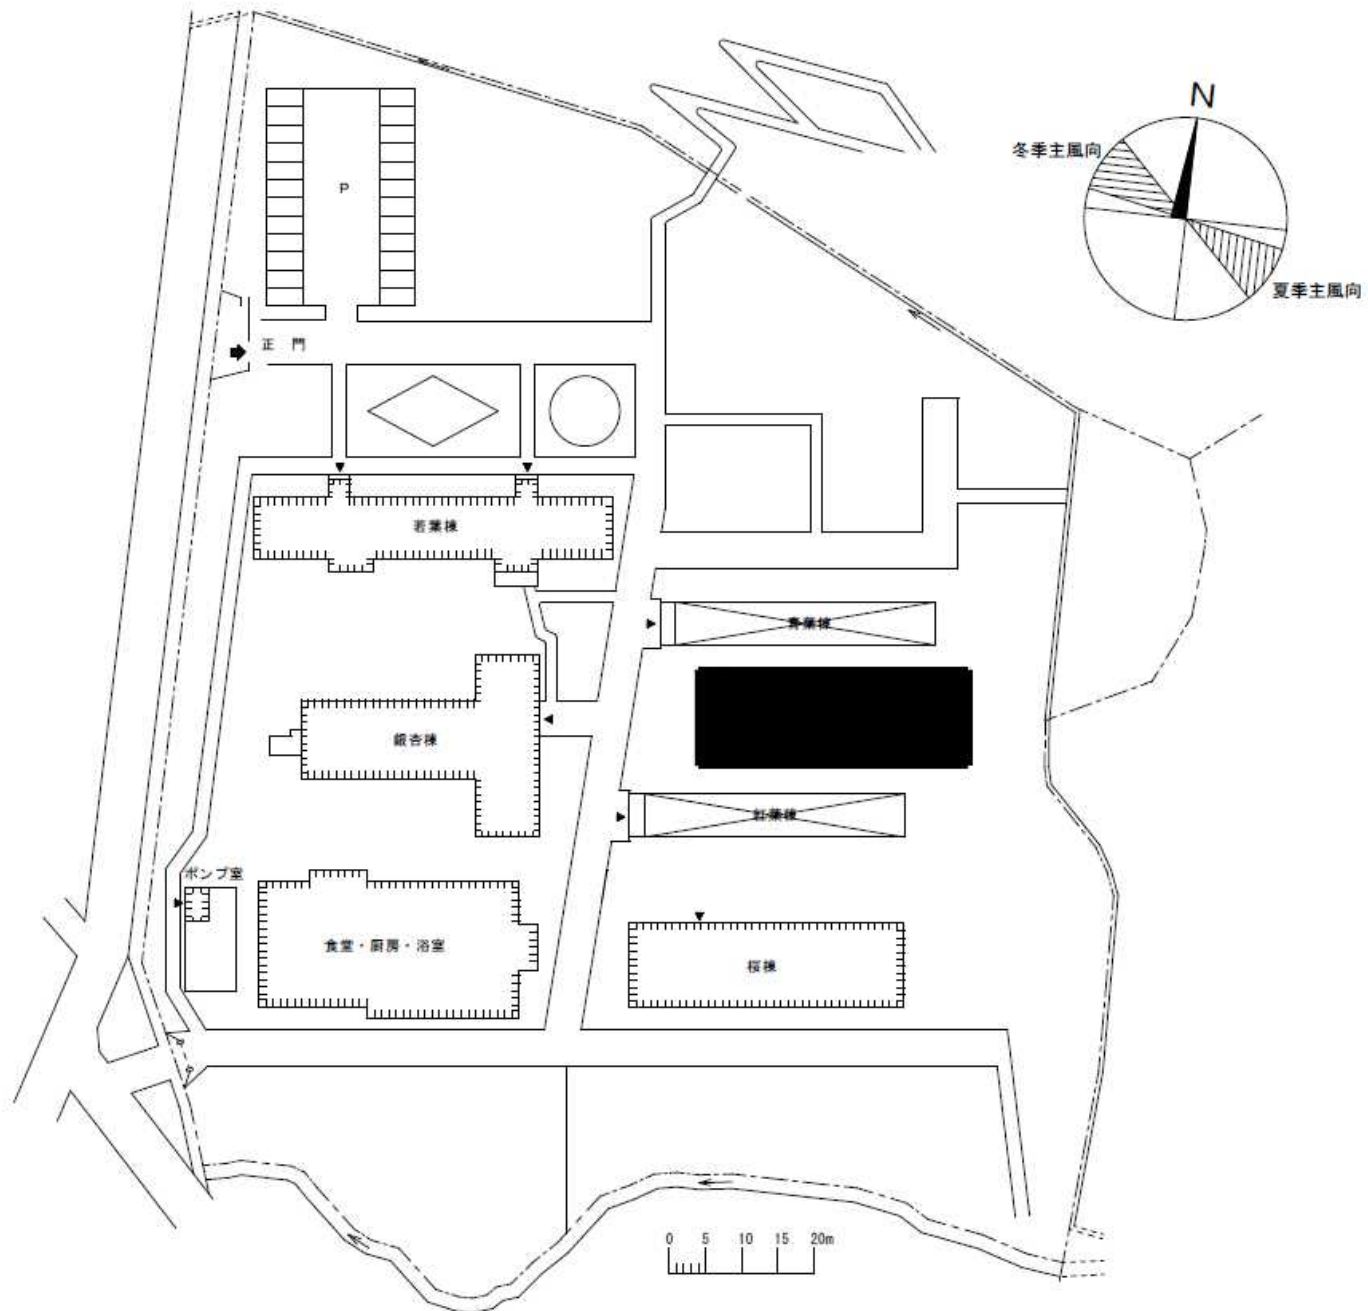


団地名	002 次郎丸	事業名	国立高等専門学校機構(有明工業高等専門学校) (次郎丸)混住型学生寮	配置図	1/1000
-----	---------	-----	---------------------------------------	-----	--------

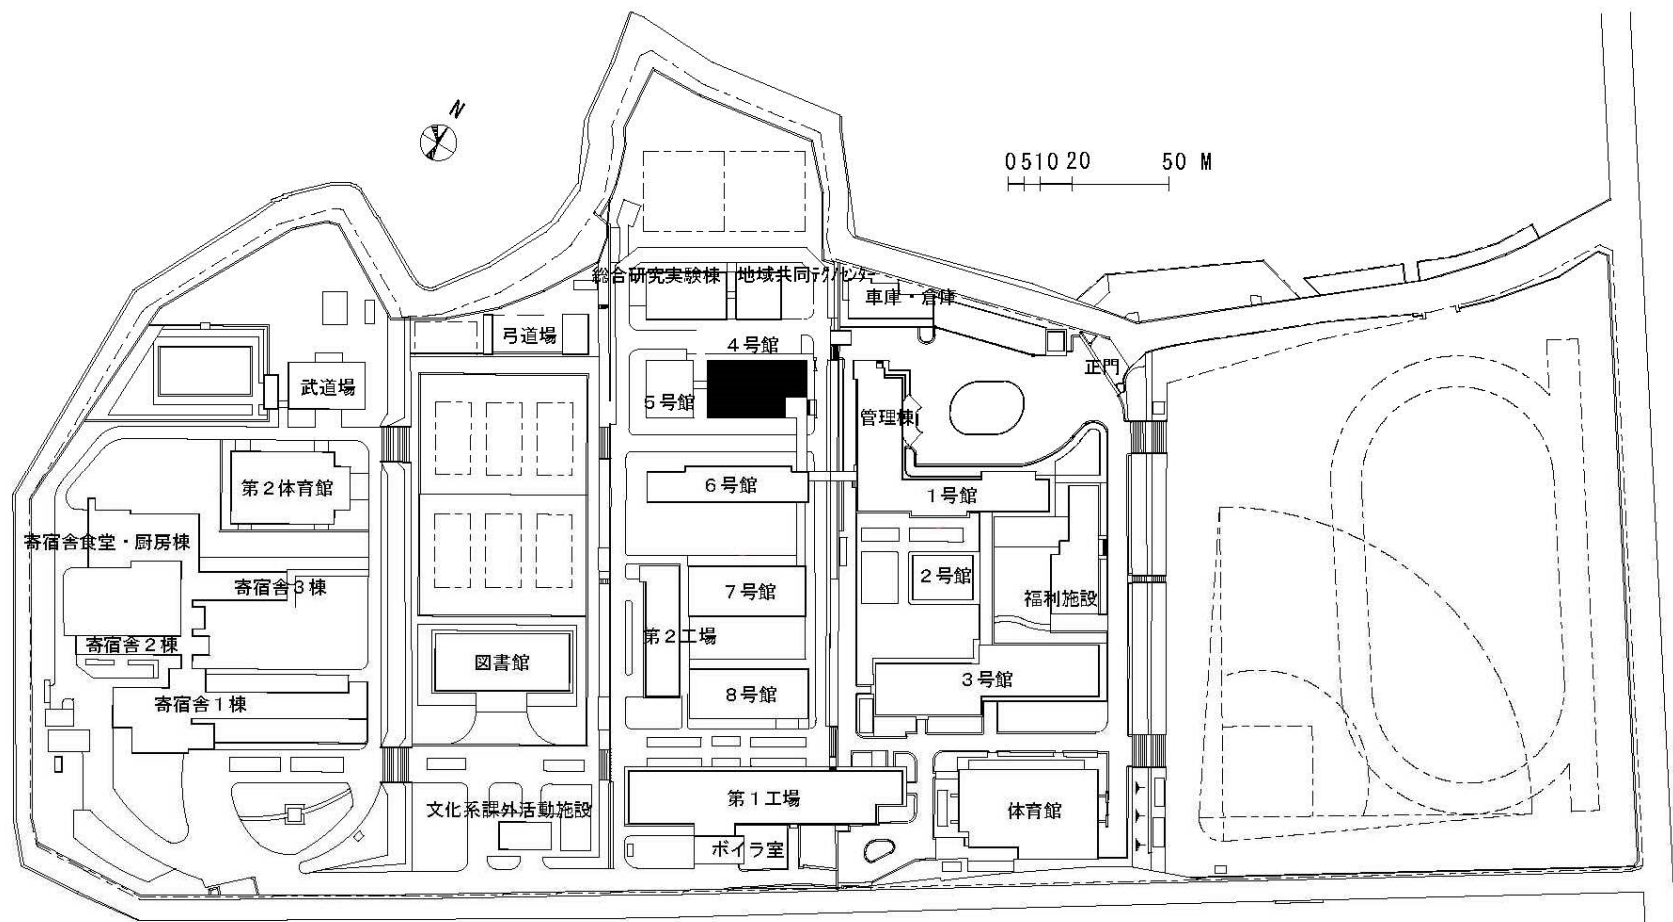


団地名	001 志井	事業名	国立高等専門学校機構(北九州工業高等専門学校) (志井)共用教育実験棟改修	配置図	1/2,300
-----	--------	-----	--	-----	---------

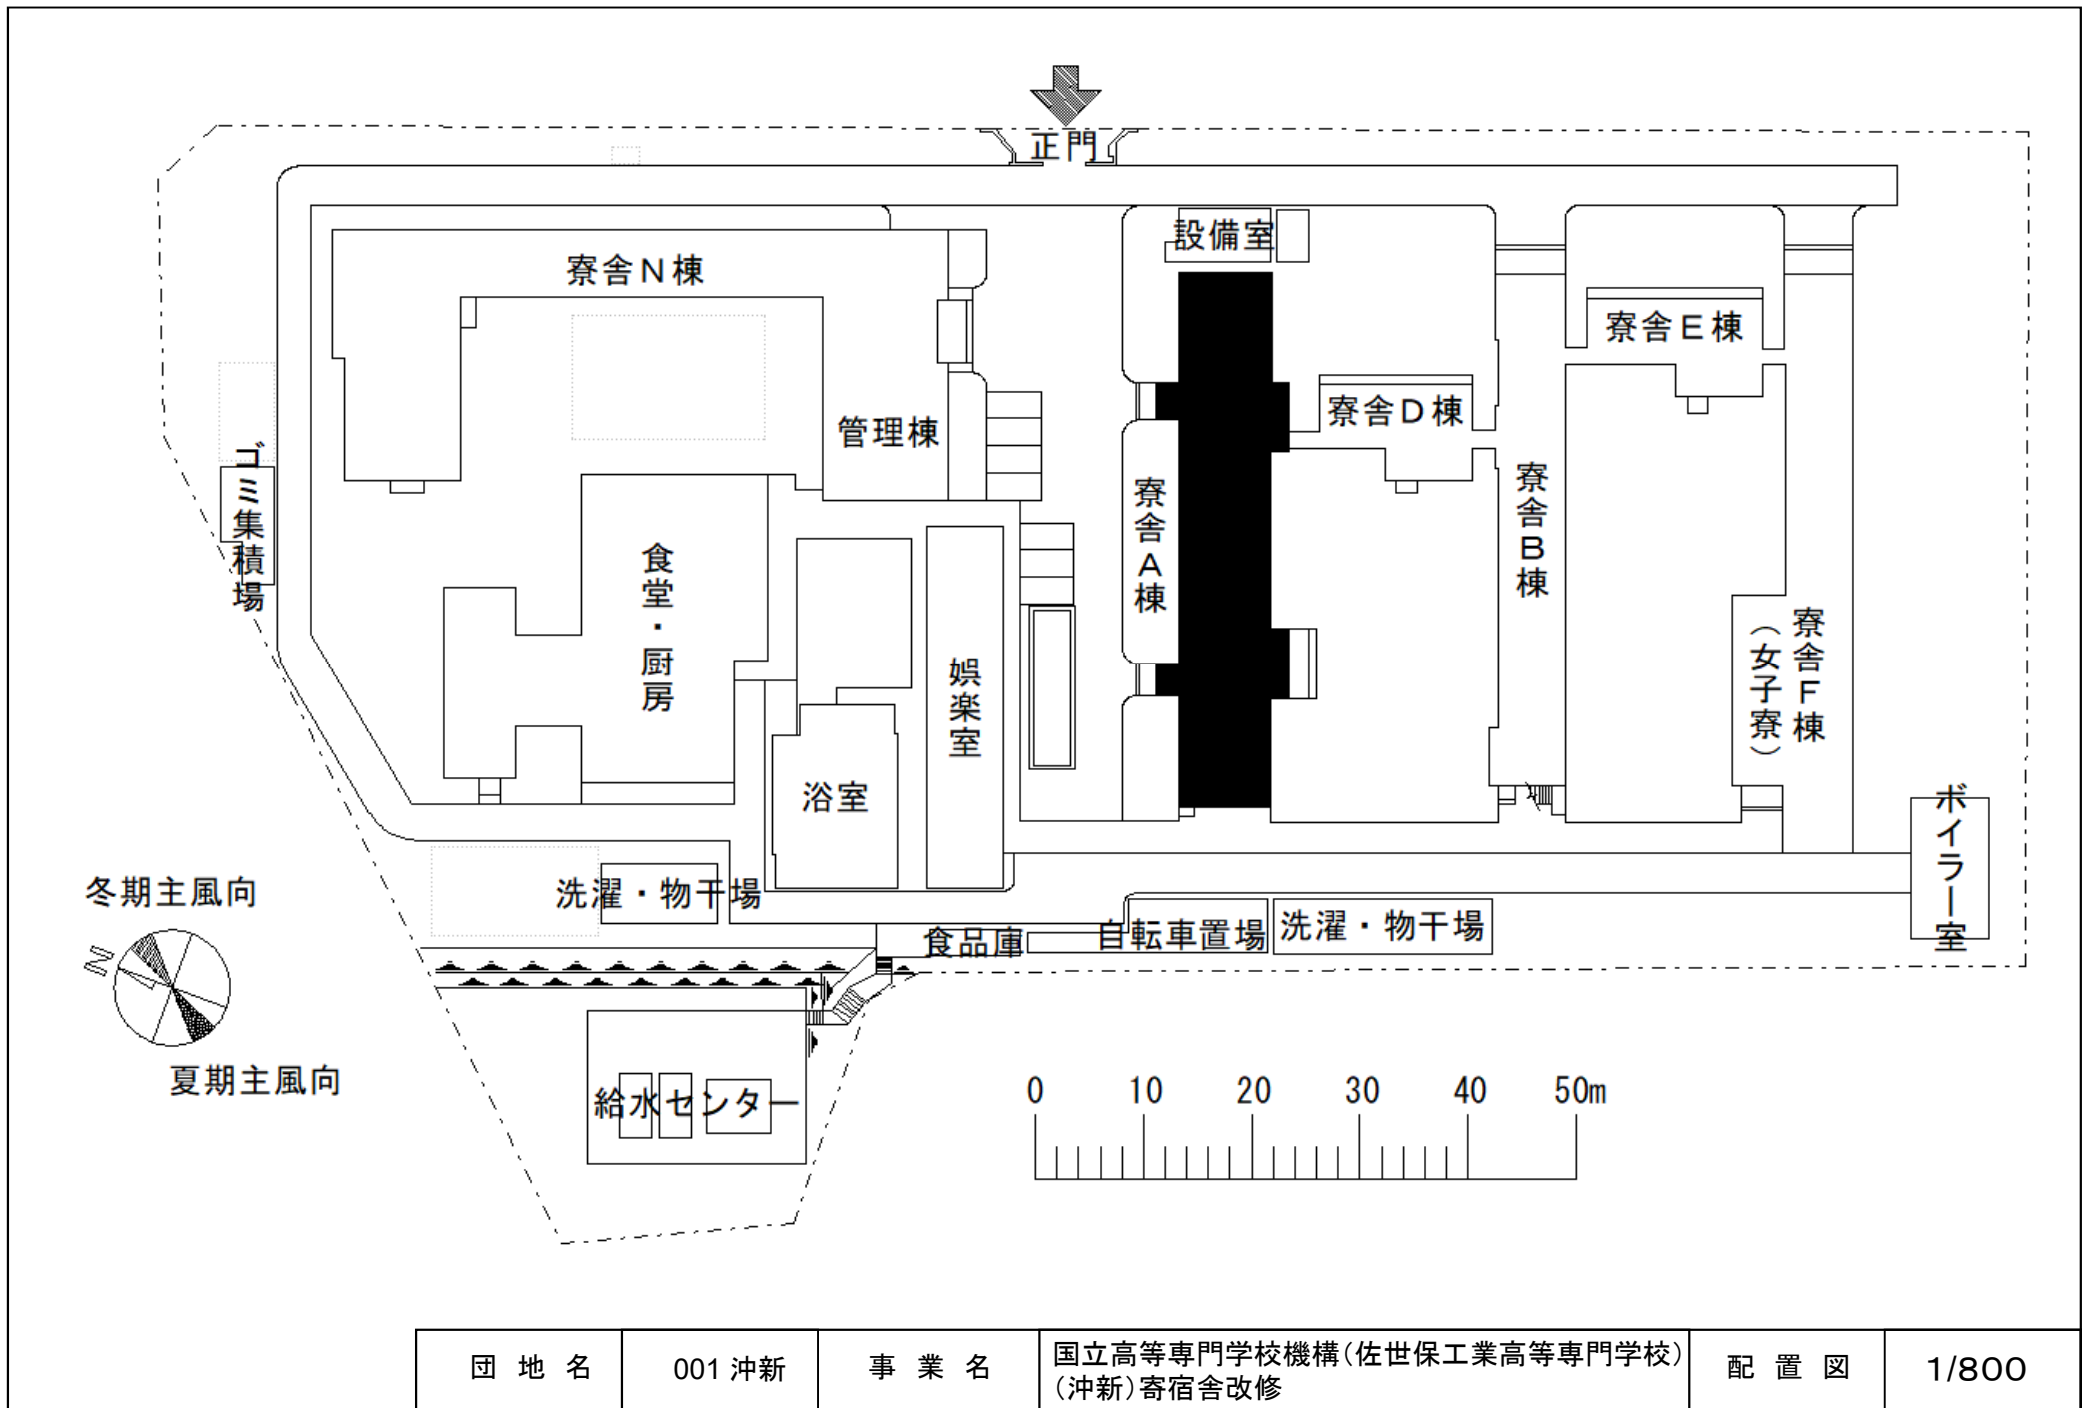


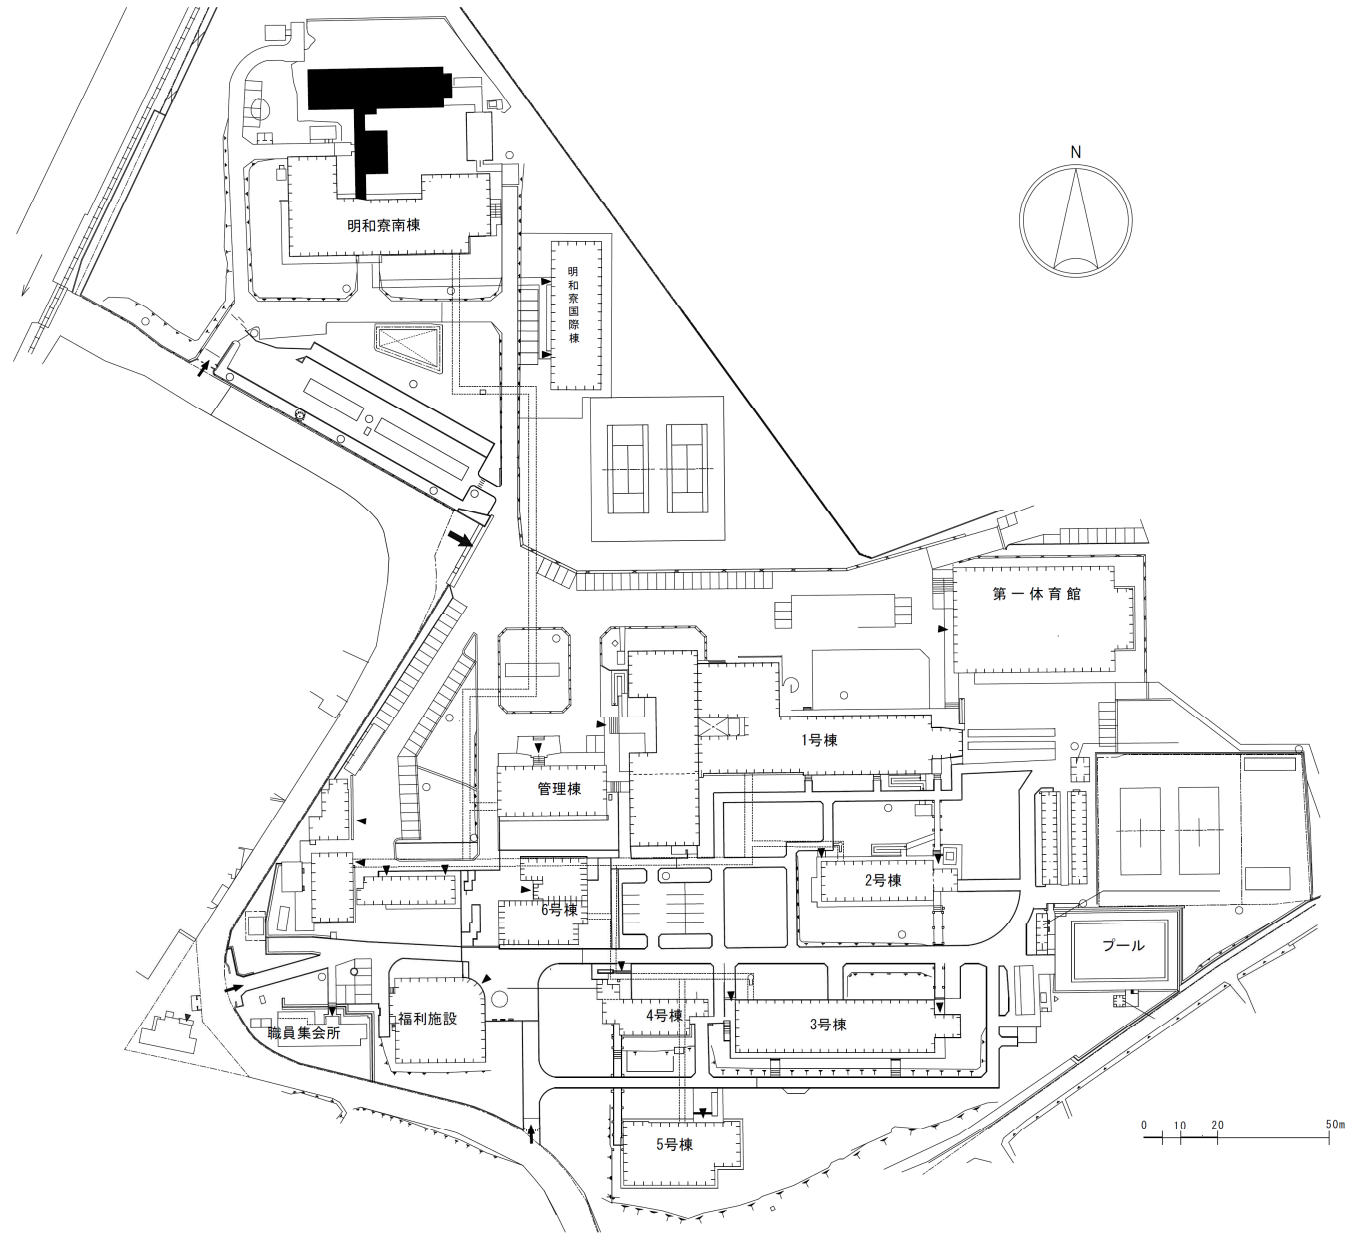

団地名	006須屋	事業名	国立高等専門学校機構(熊本高等専門学校) (須屋)寄宿舍改修	配置図	1/2000
-----	-------	-----	-----------------------------------	-----	--------

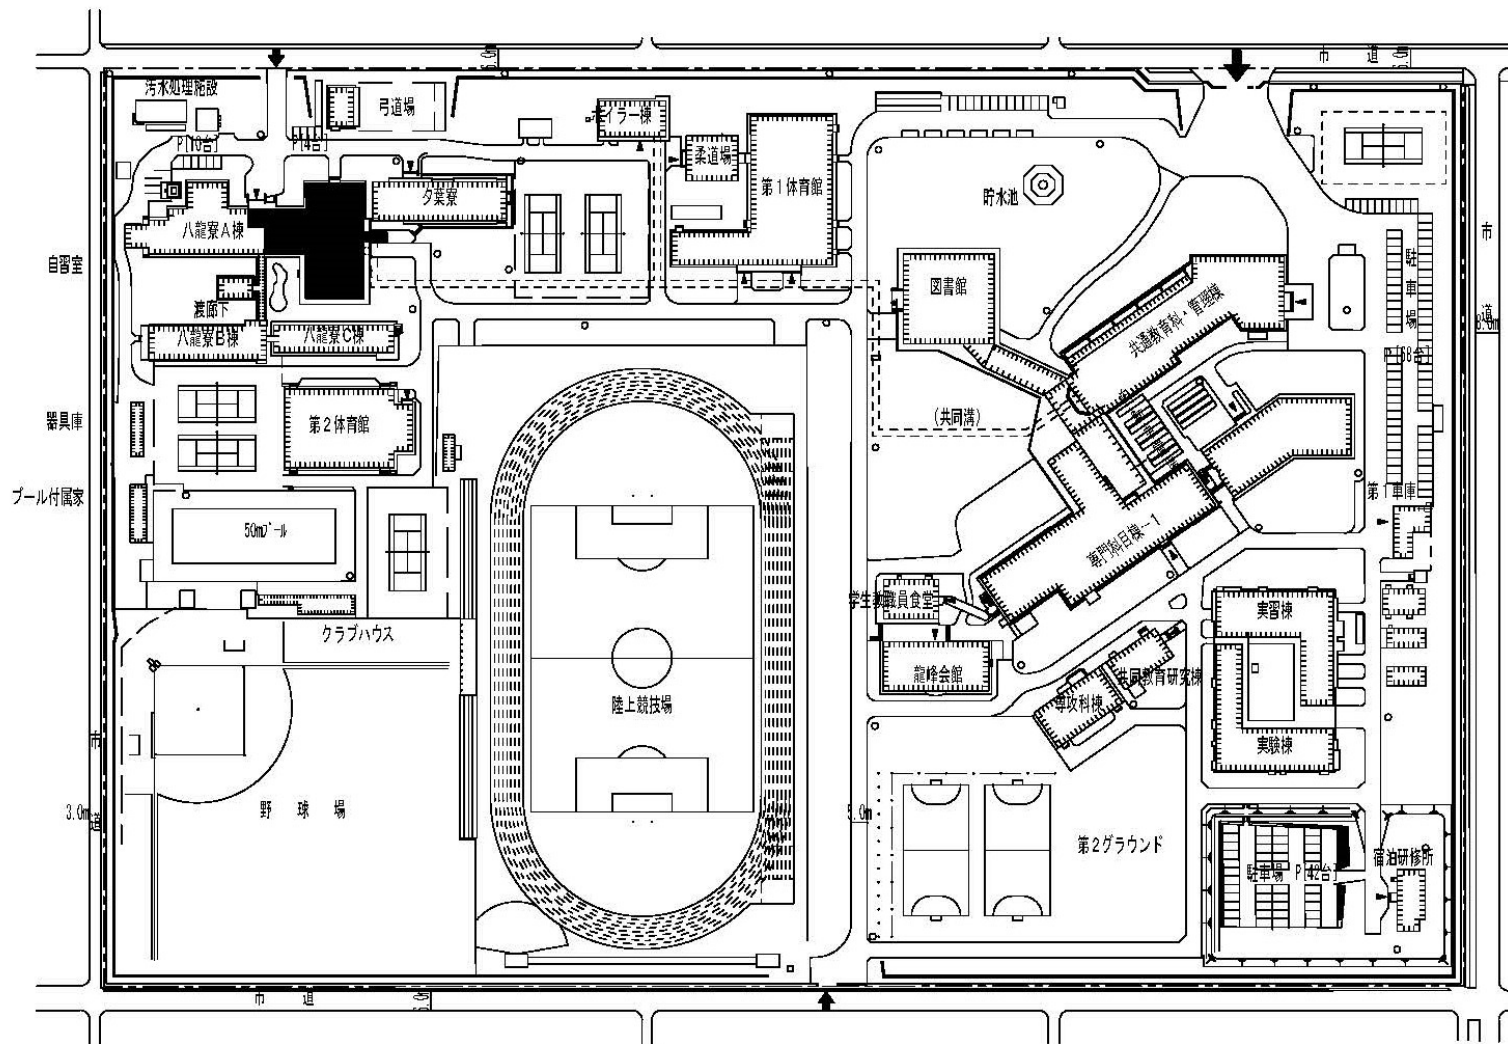

団地名	001 平山新町	事業名	国立高等専門学校機構(熊本高等専門学校) (平山新町)寄宿舍改修	配置図	1/2500
-----	----------	-----	-------------------------------------	-----	--------

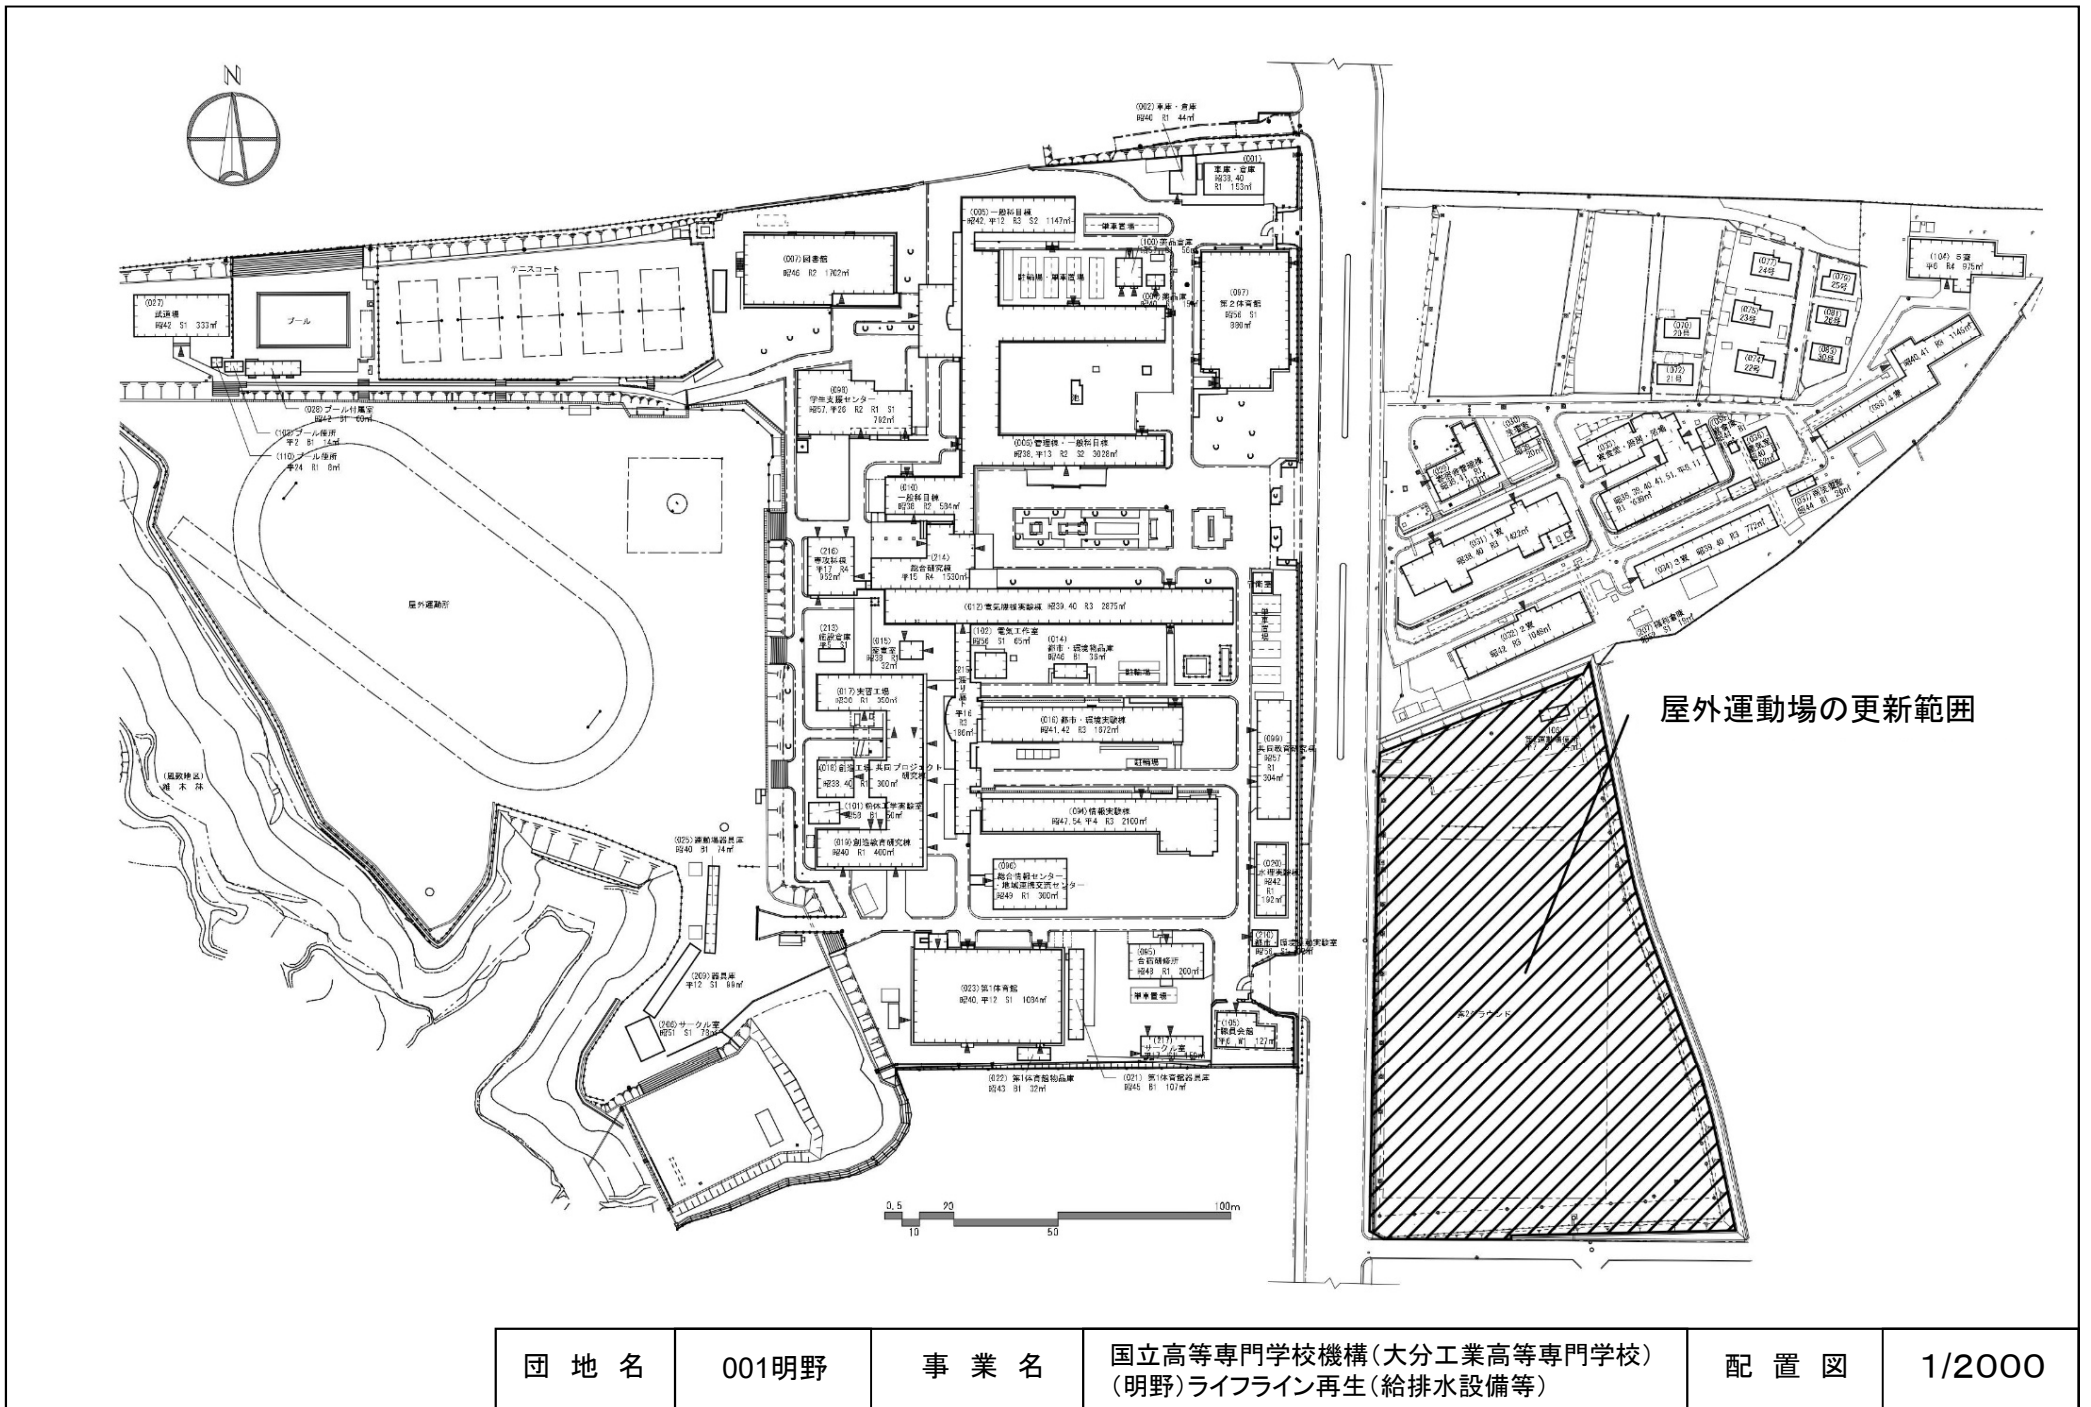

団地名	001明野	事業名	国立高等専門学校機構(大分工業高等専門学校) (明野)ライフライン再生(給排水設備等)	配置図	1/2000
-----	-------	-----	--	-----	--------

