





令和5年度国立大学法人等施設整備実施予定事業<当初予算>

# 建 物 配 置 図

 
※ 縮尺は目安であり、厳密な数値を示すものではありません。

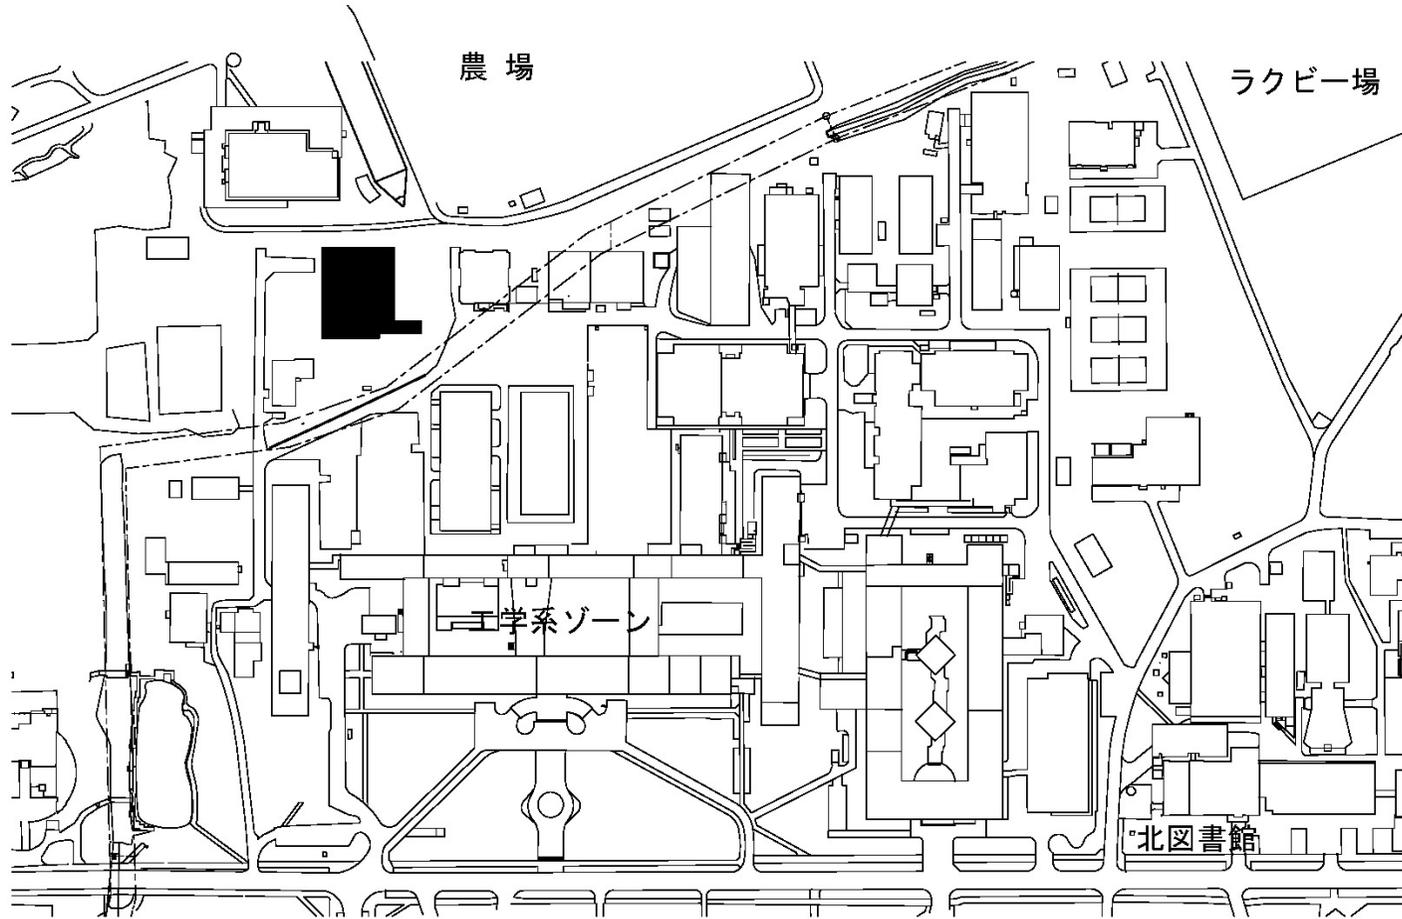

団地名	001札幌	事業名	北海道大学(札幌)実験研究棟改修(理工学系)	配置図	1/3,000
-----	-------	-----	------------------------	-----	---------

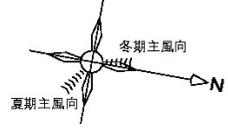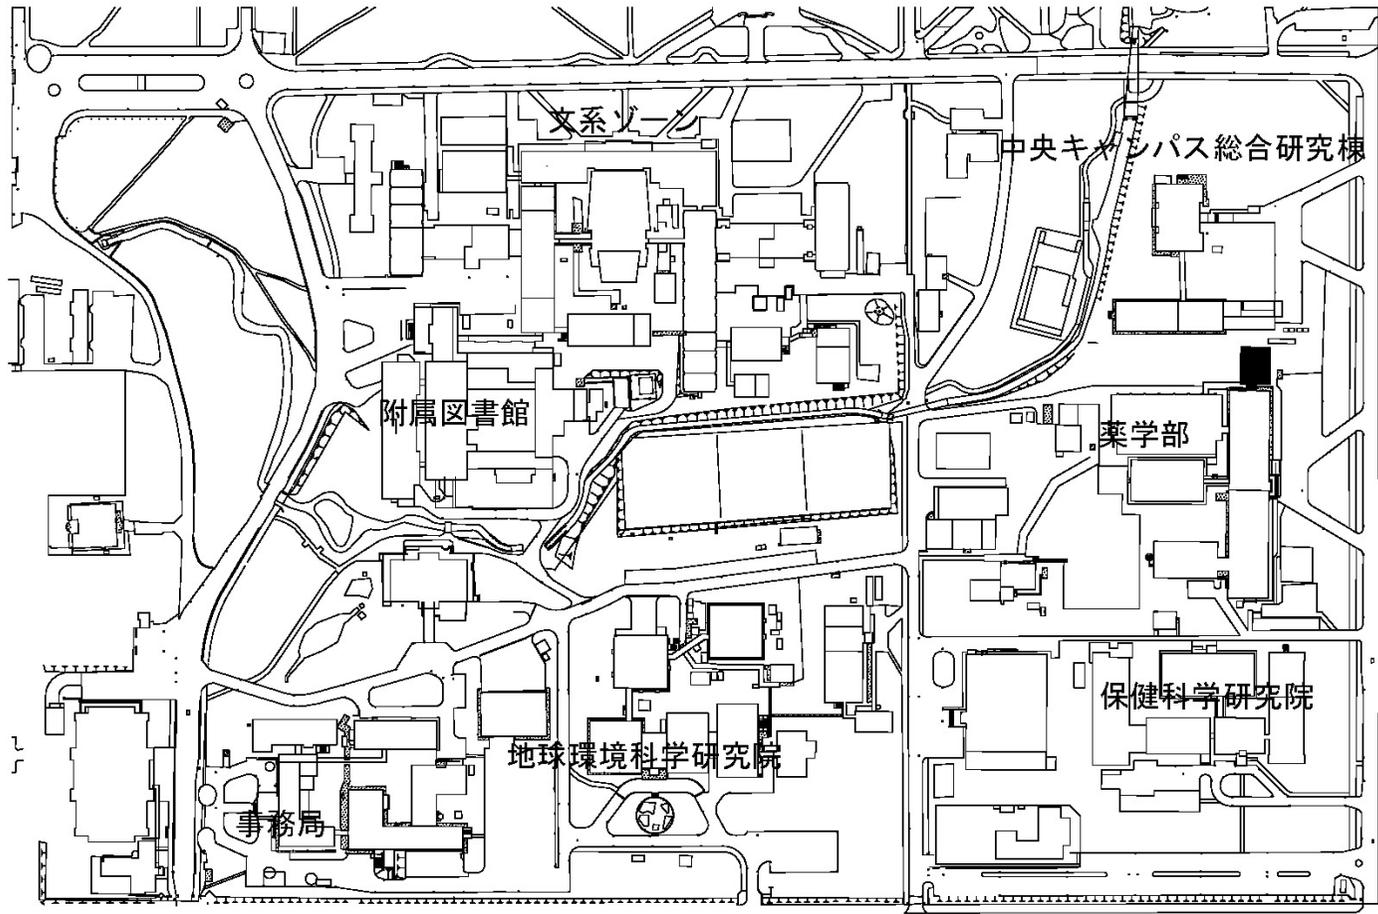


団地名	001札幌	事業名	北海道大学(札幌)動物実験棟改修(薬学系)	配置図	1/3,000
-----	-------	-----	-----------------------	-----	---------

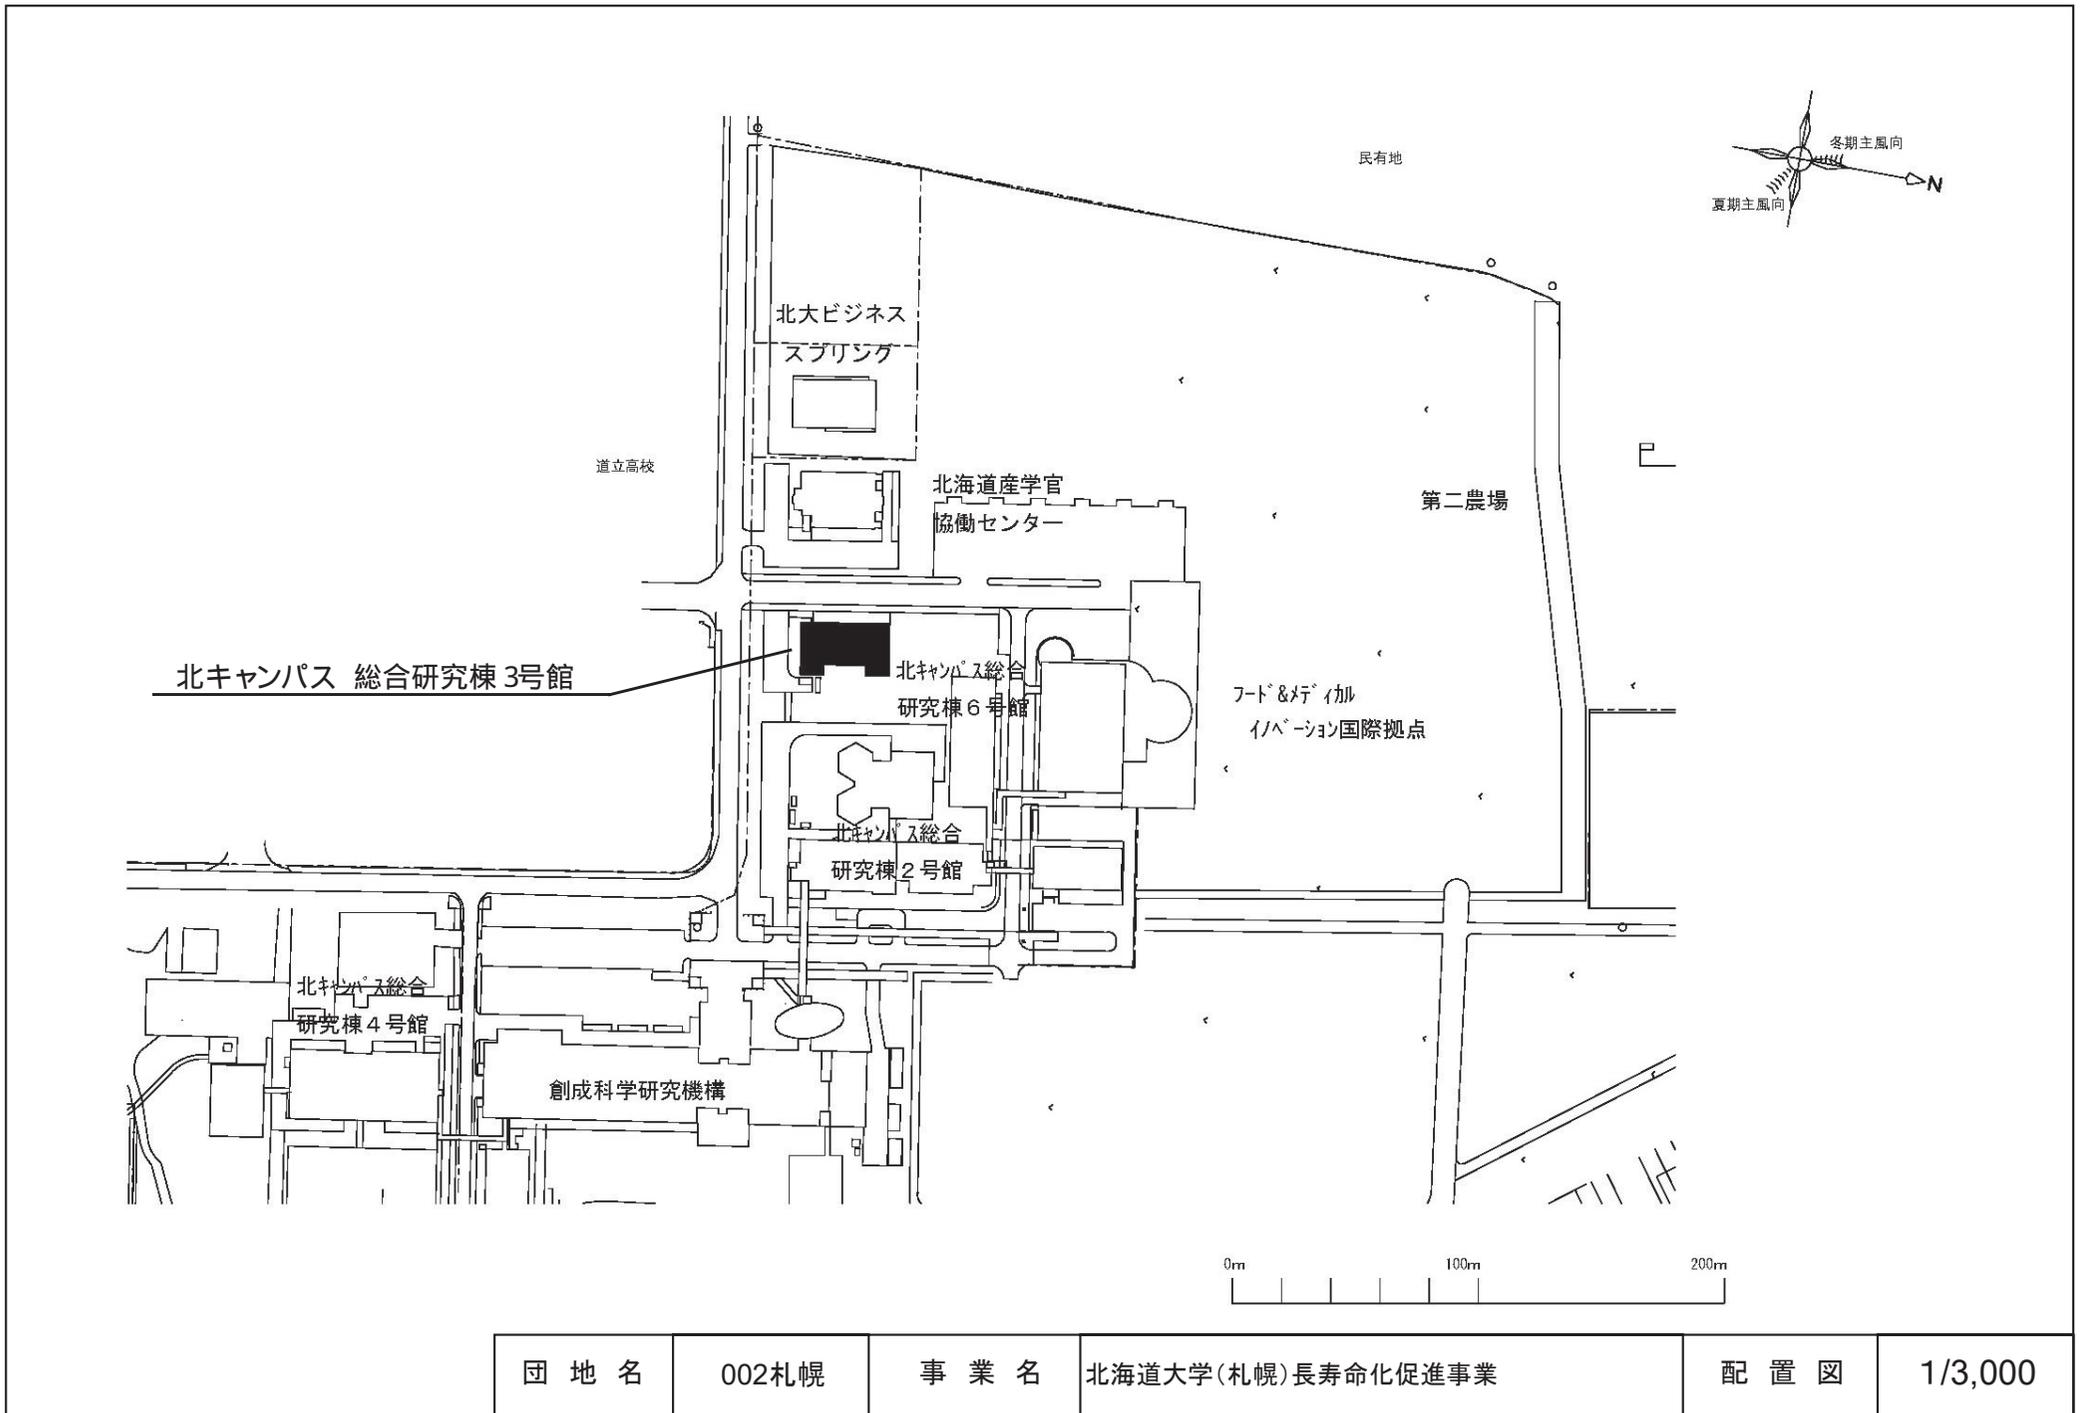


団地名	002札幌	事業名	北海道大学(札幌)長寿命化促進事業	配置図	1/3,000
-----	-------	-----	-------------------	-----	---------

# 空調設備の設置範囲

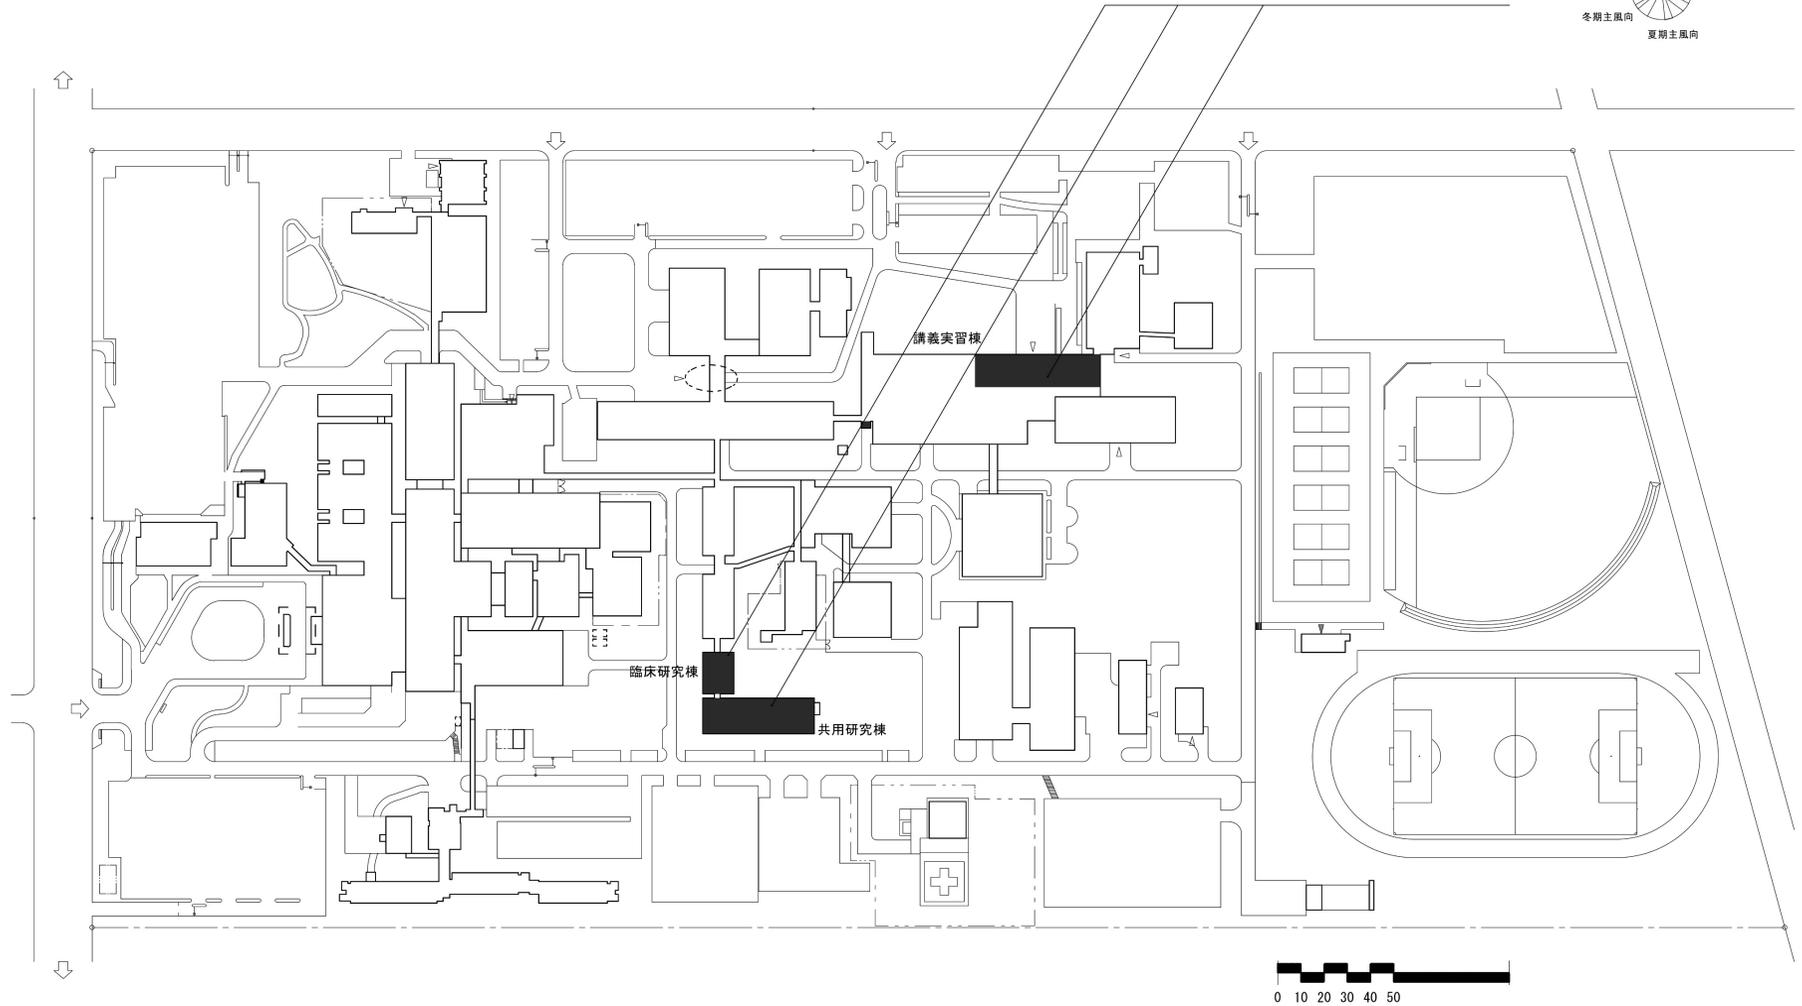

団地名	001 緑が丘東	事業名	旭川医科大学(緑が丘東)基幹・環境整備(空調設備)	配置図	1/3000
-----	----------	-----	---------------------------	-----	--------

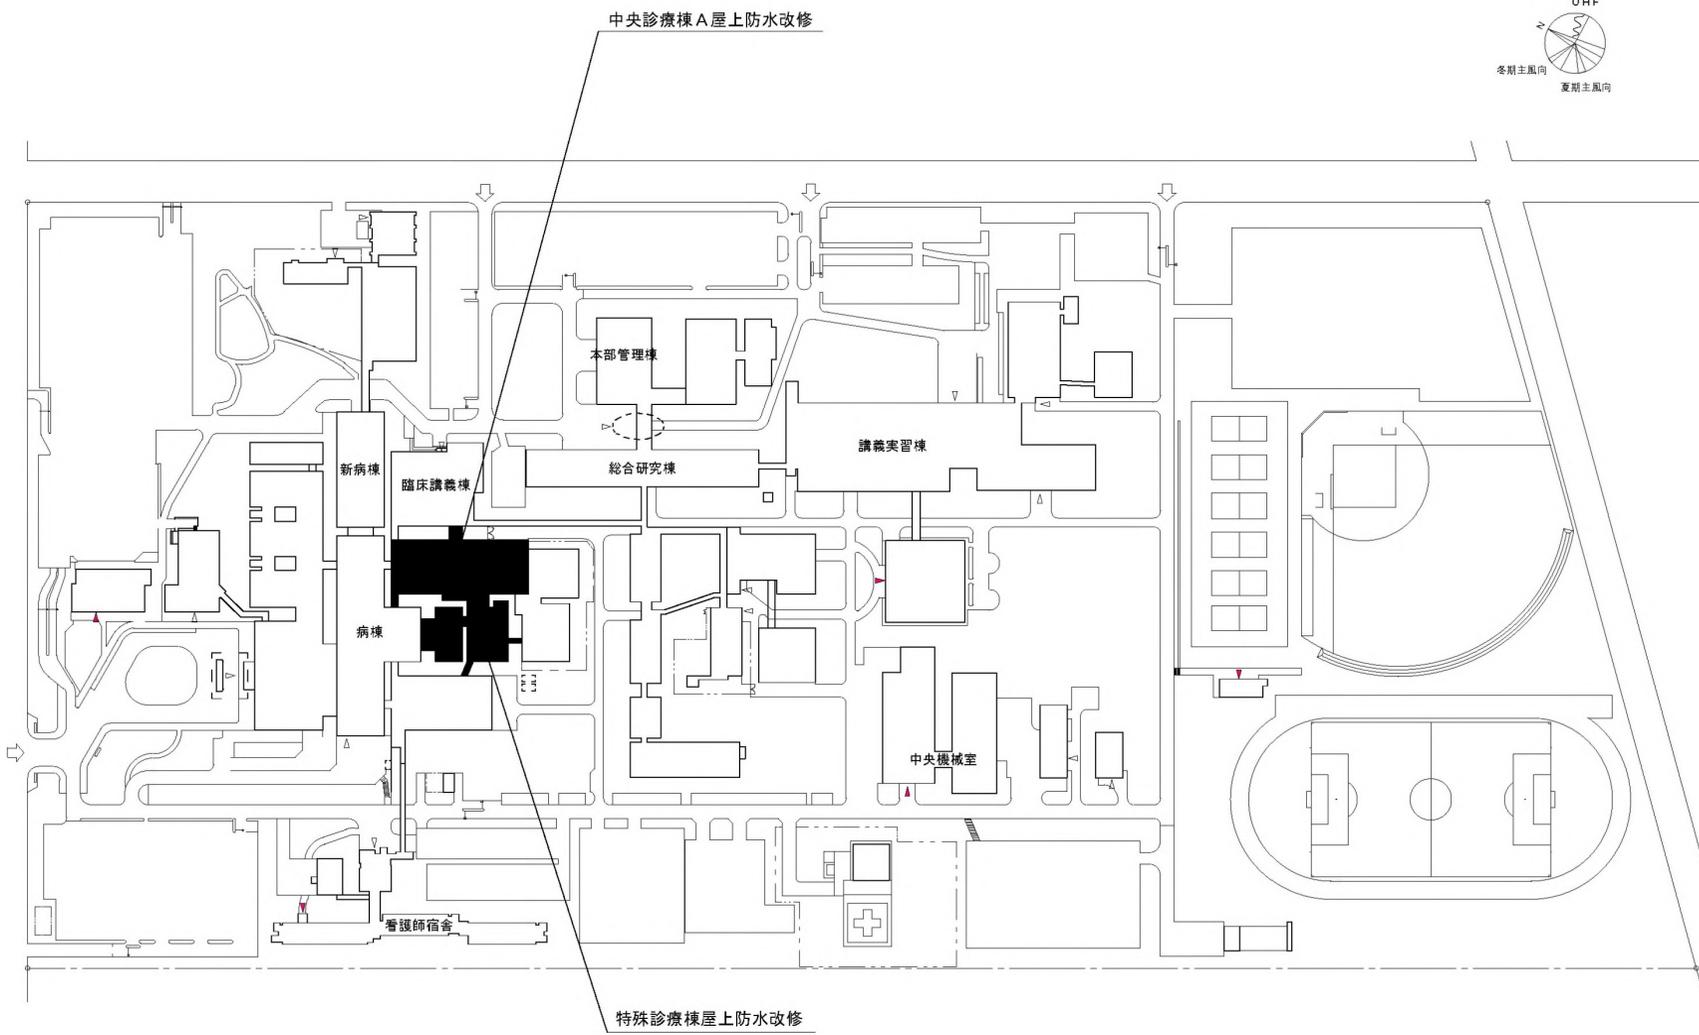


団地名	001 緑が丘東	事業名	旭川医科大学(医療)ライフライン再生(屋上防水改修)	配置図	1/3000
-----	----------	-----	----------------------------	-----	--------




新病棟直流電源設備更新  
新病棟空調設備設置


中央診療棟A無停電電源設備更新

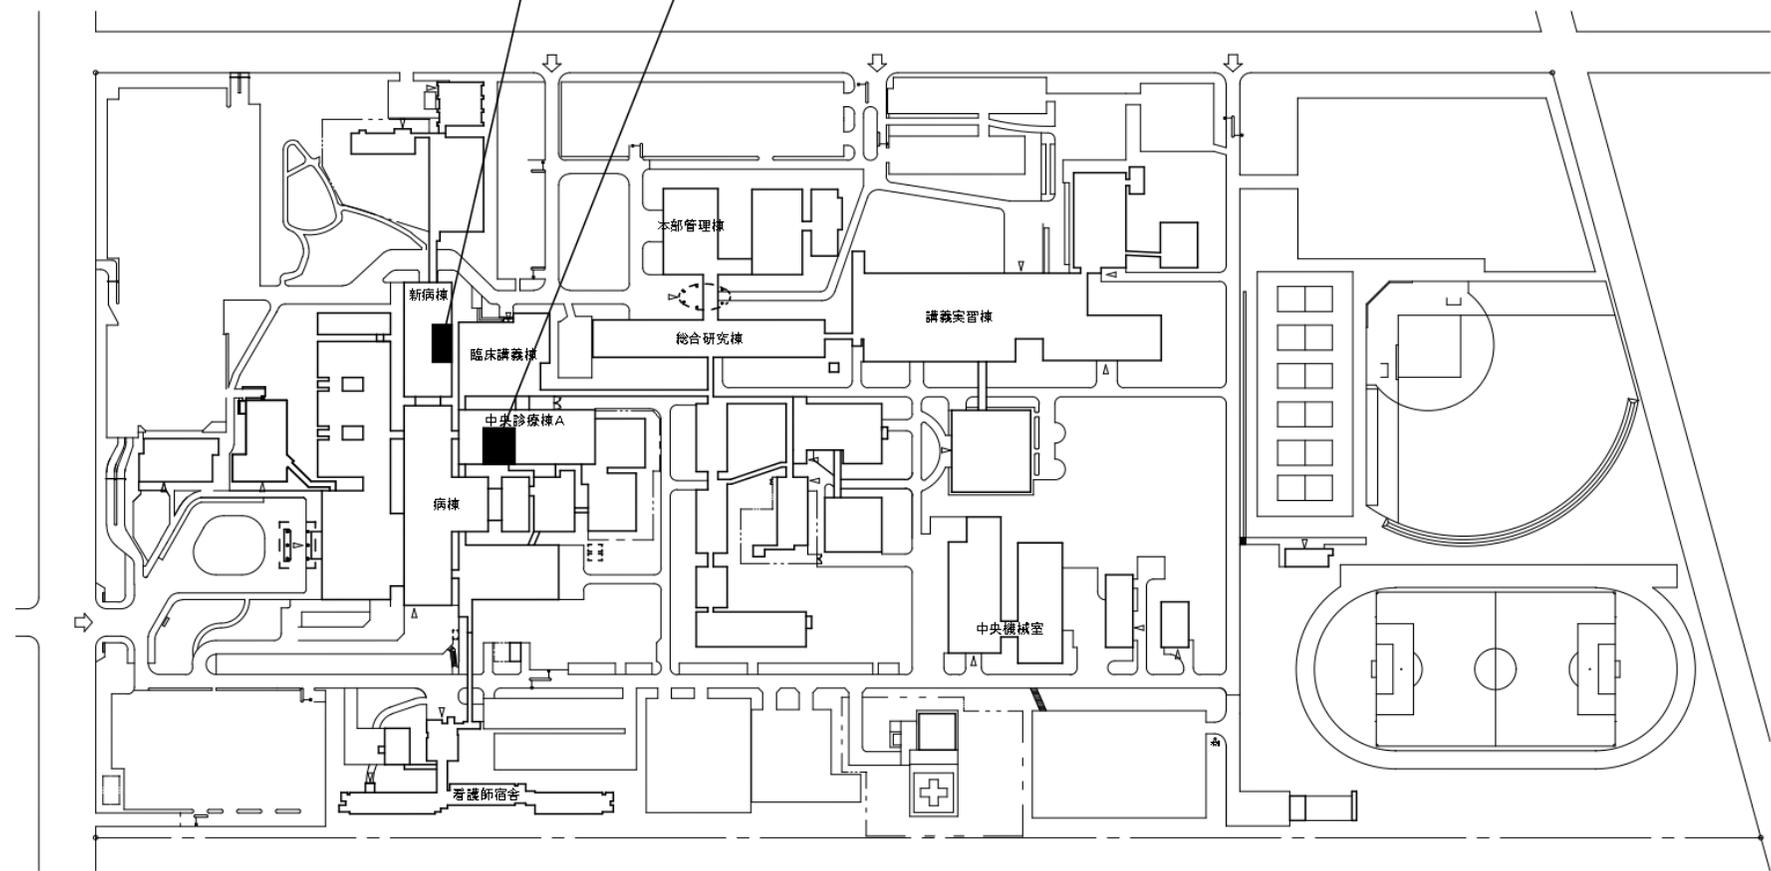

団地名	001 緑が丘東	事業名	旭川医科大学(医病)ライフライン再生(無停電電源設備等)	配置図	1/3000
-----	----------	-----	------------------------------	-----	--------

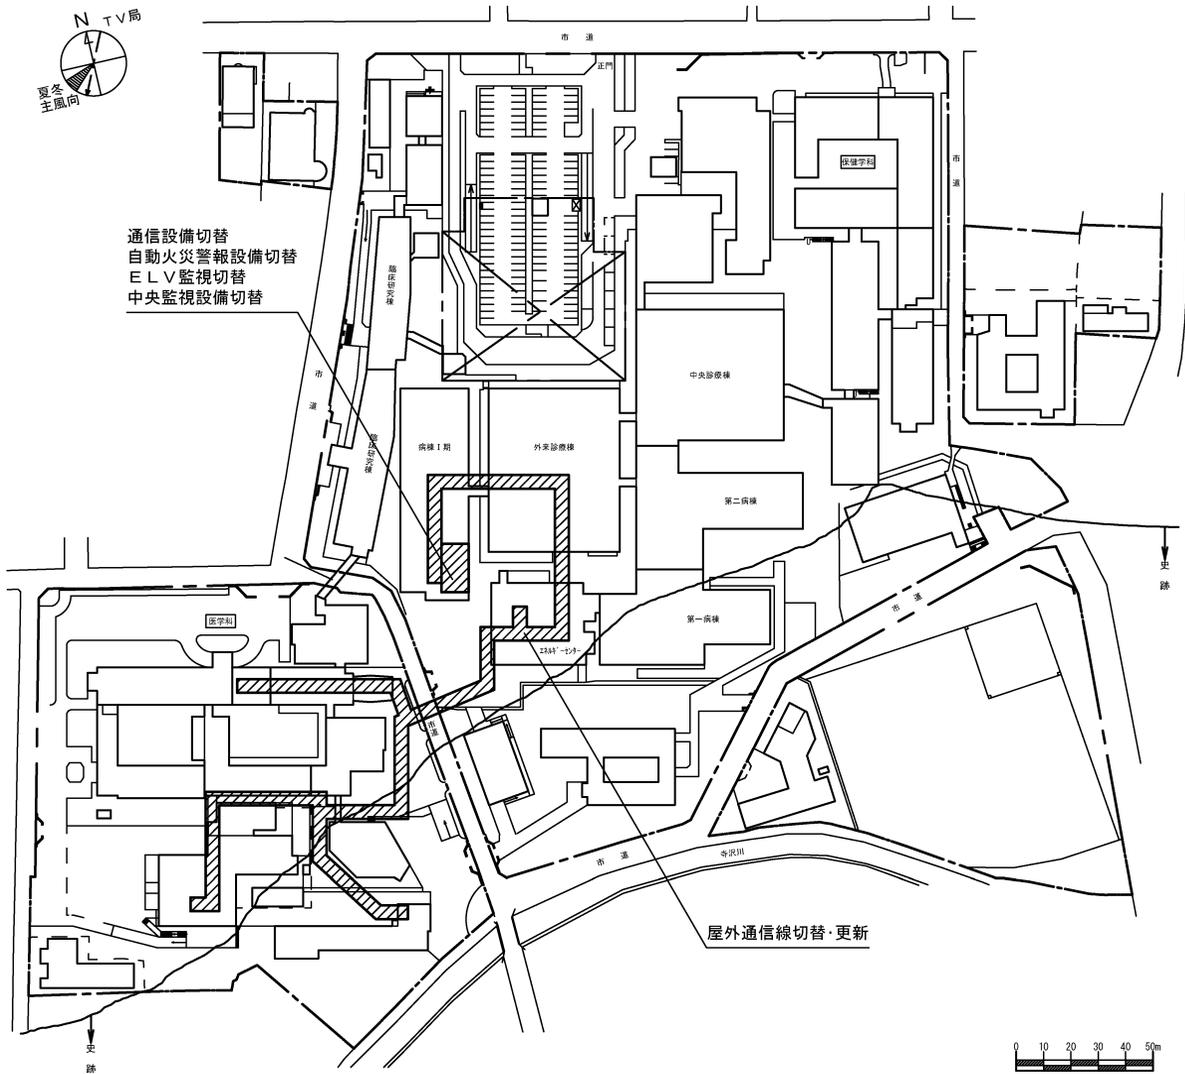


団地名	002本町	事業名	弘前大学(本町)基幹・環境整備(防災設備等)	配置図	1/2500
-----	-------	-----	------------------------	-----	--------

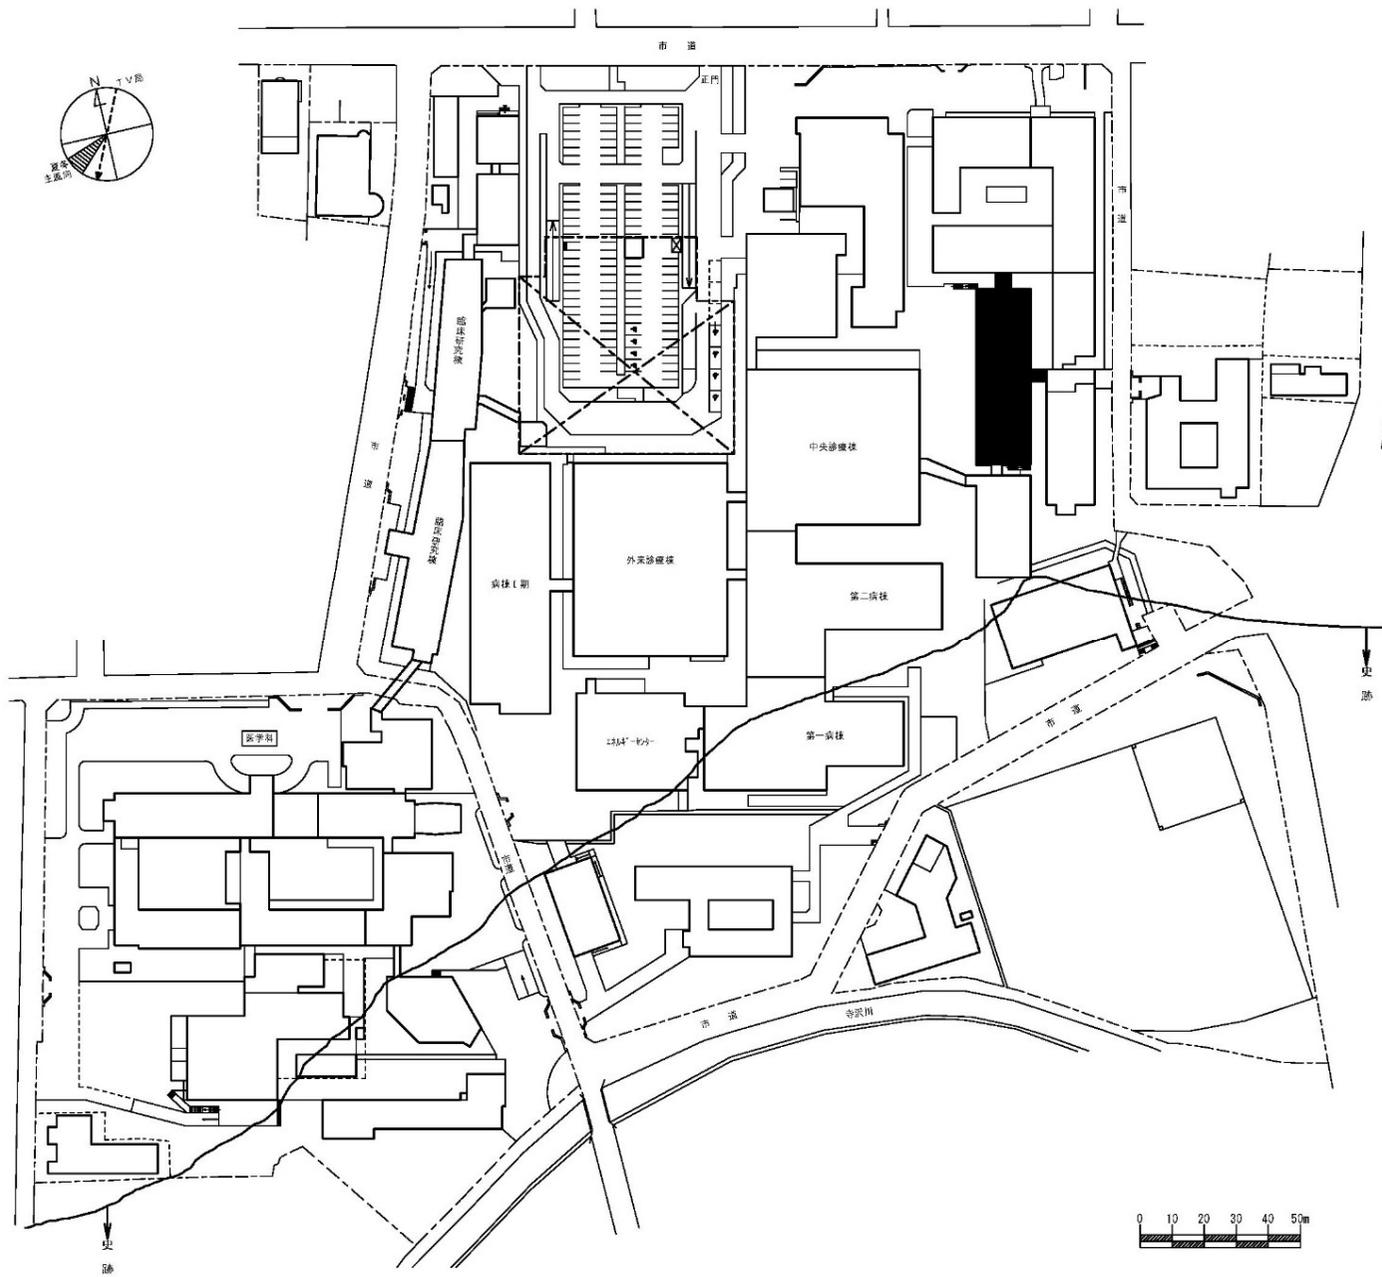


団地名	002 本町	事業名	弘前大学(本町)長寿命化促進事業	配置図	1/2500
-----	--------	-----	------------------	-----	--------



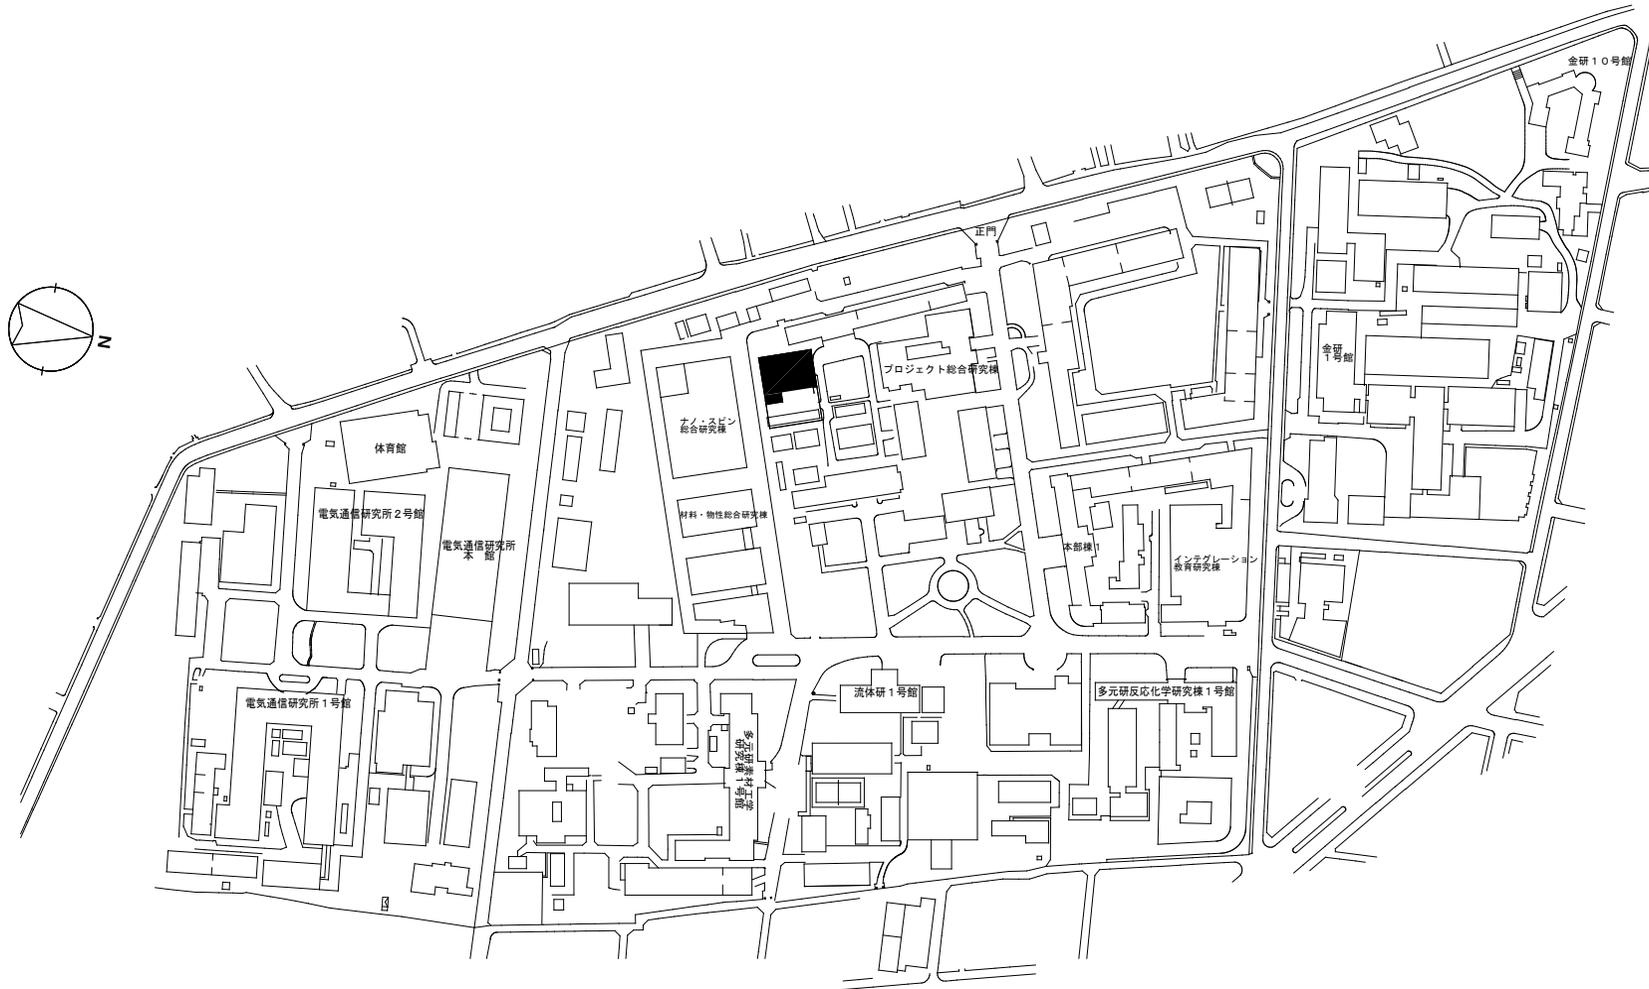

団地名	001片平	事業名	東北大学(片平)総合研究棟改修(自然共生系)	配置図	1/4,000
-----	-------	-----	------------------------	-----	---------

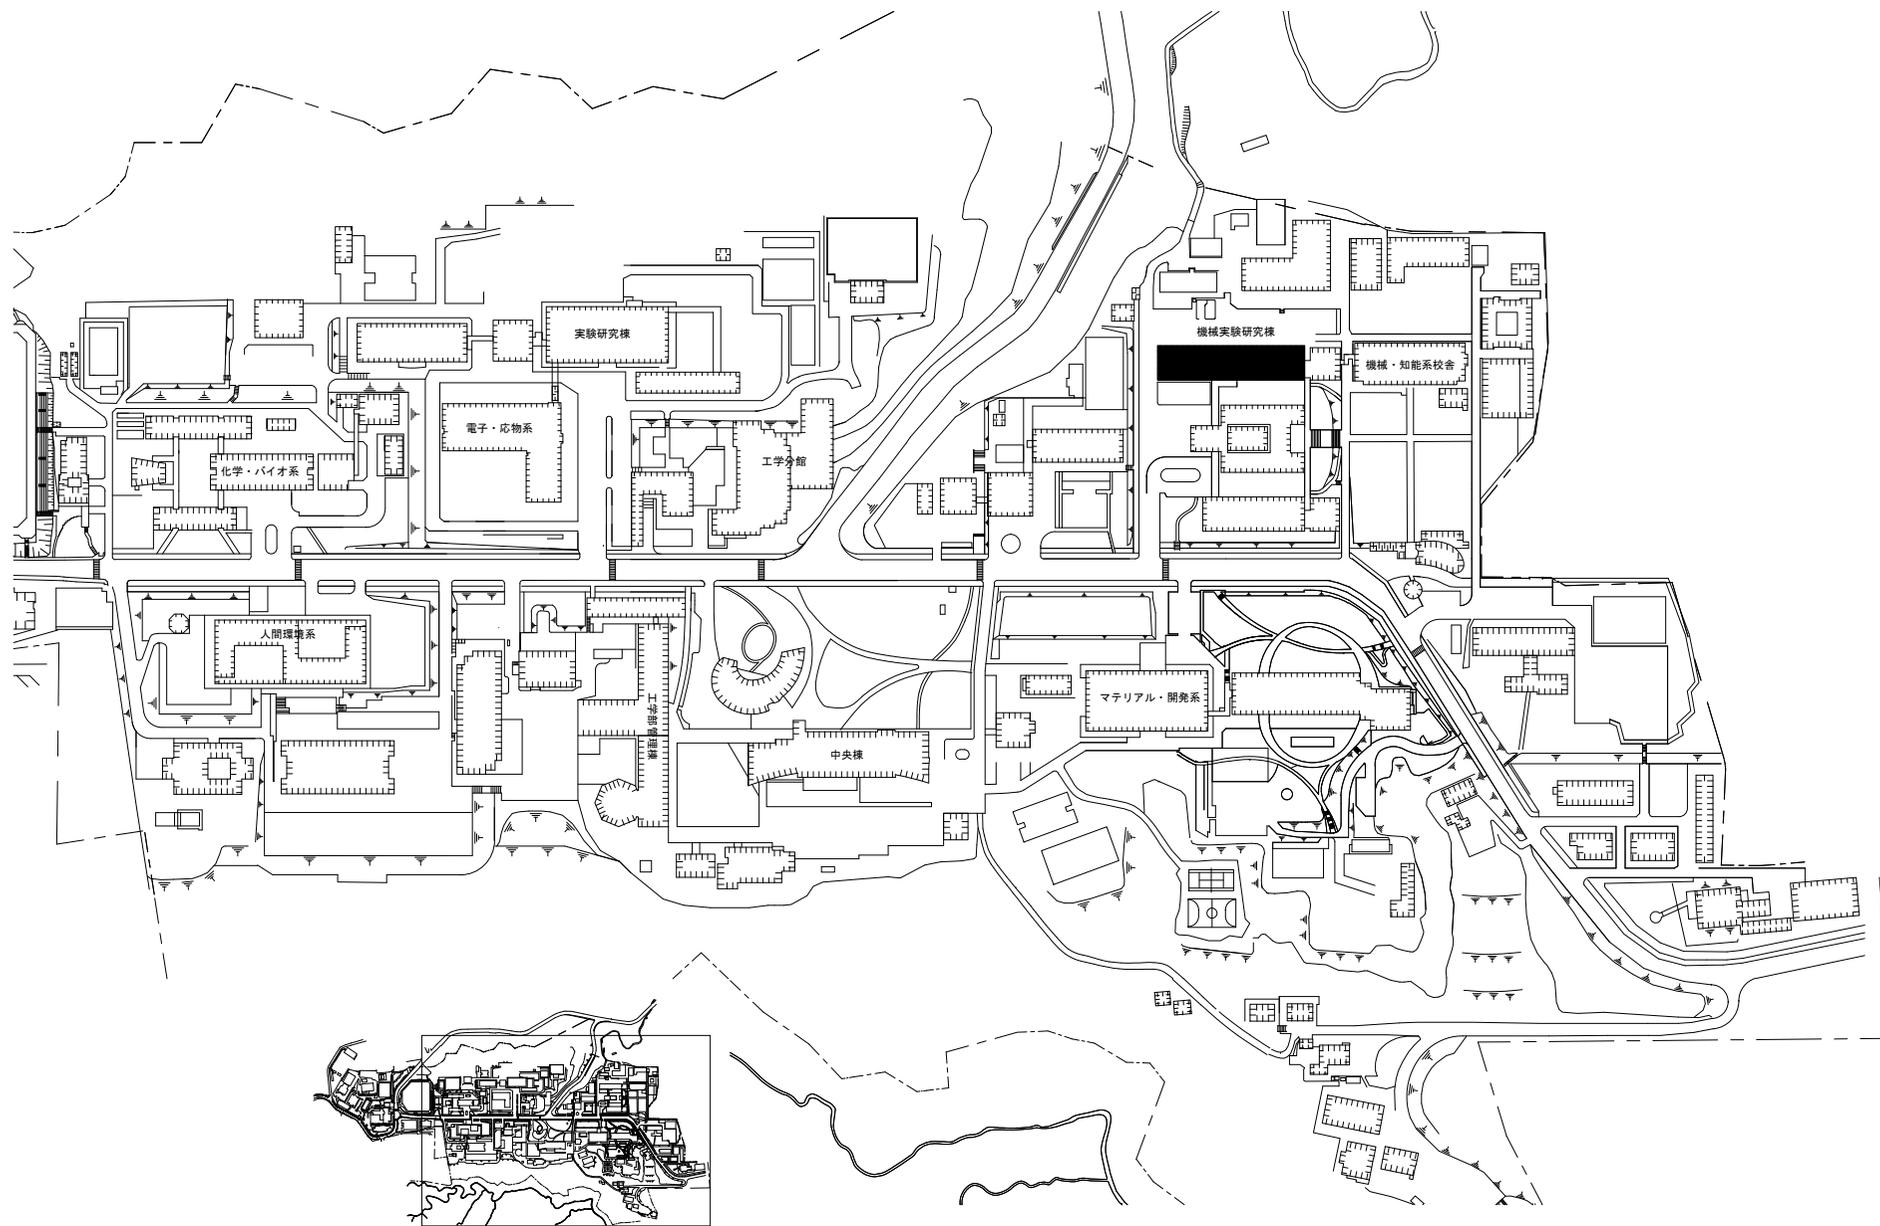

キープラン

団地名


008 青葉山1団地

事業名

東北大学（青葉山）長寿命化促進事業



配置図

1/4,000

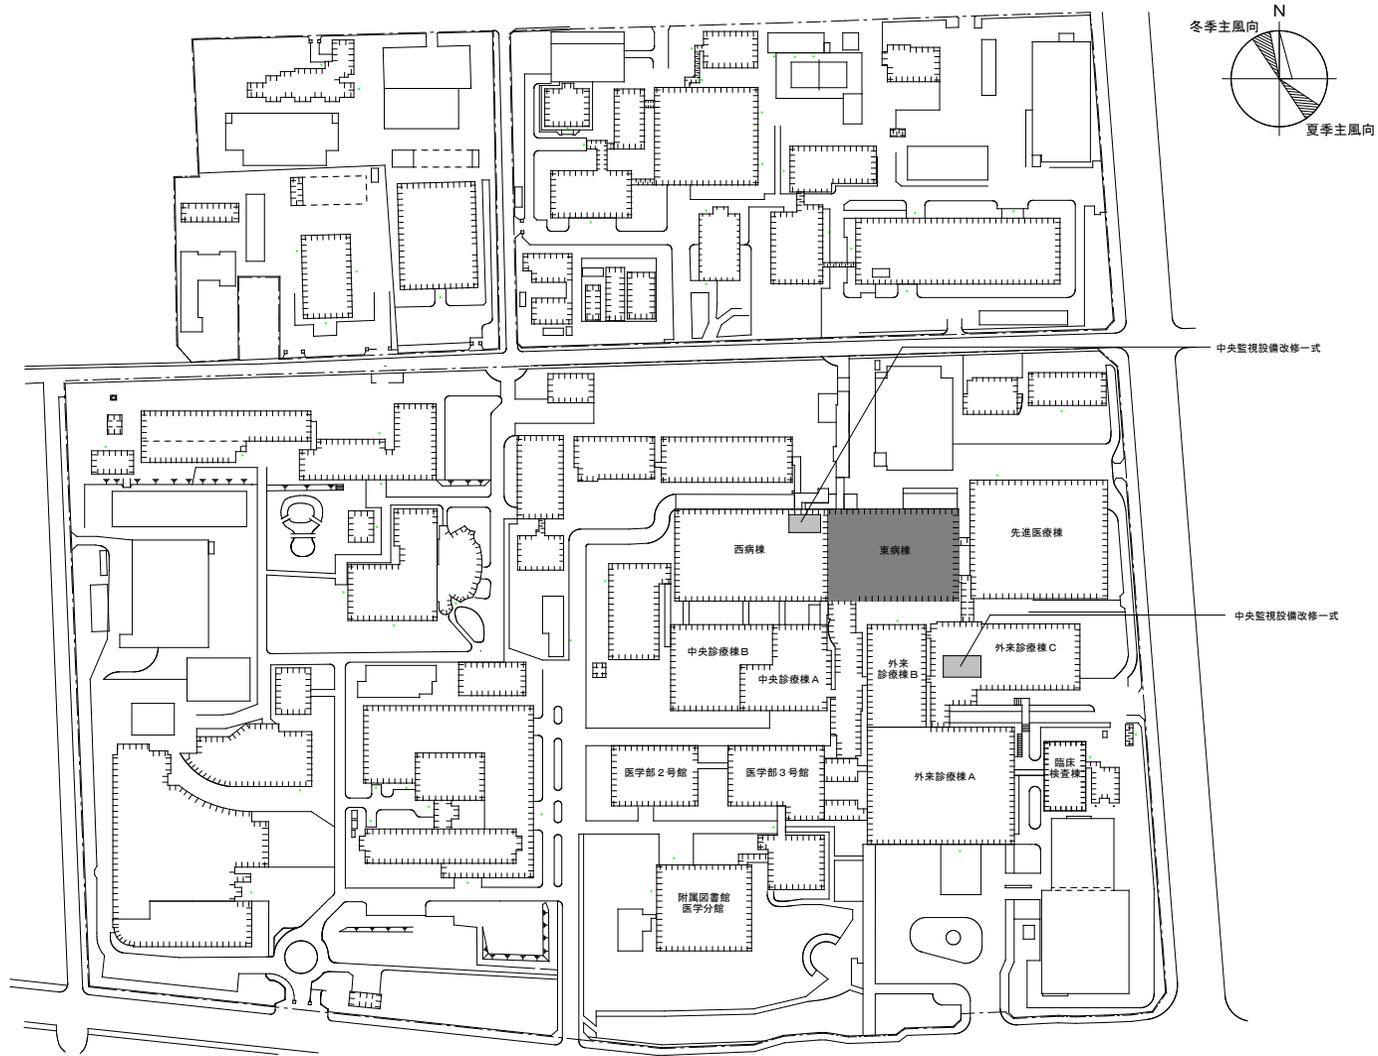


団地名	002 星陵	事業名	東北大学(医病)病棟改修(放射線部)	配置図	1/3000
-----	--------	-----	--------------------	-----	--------




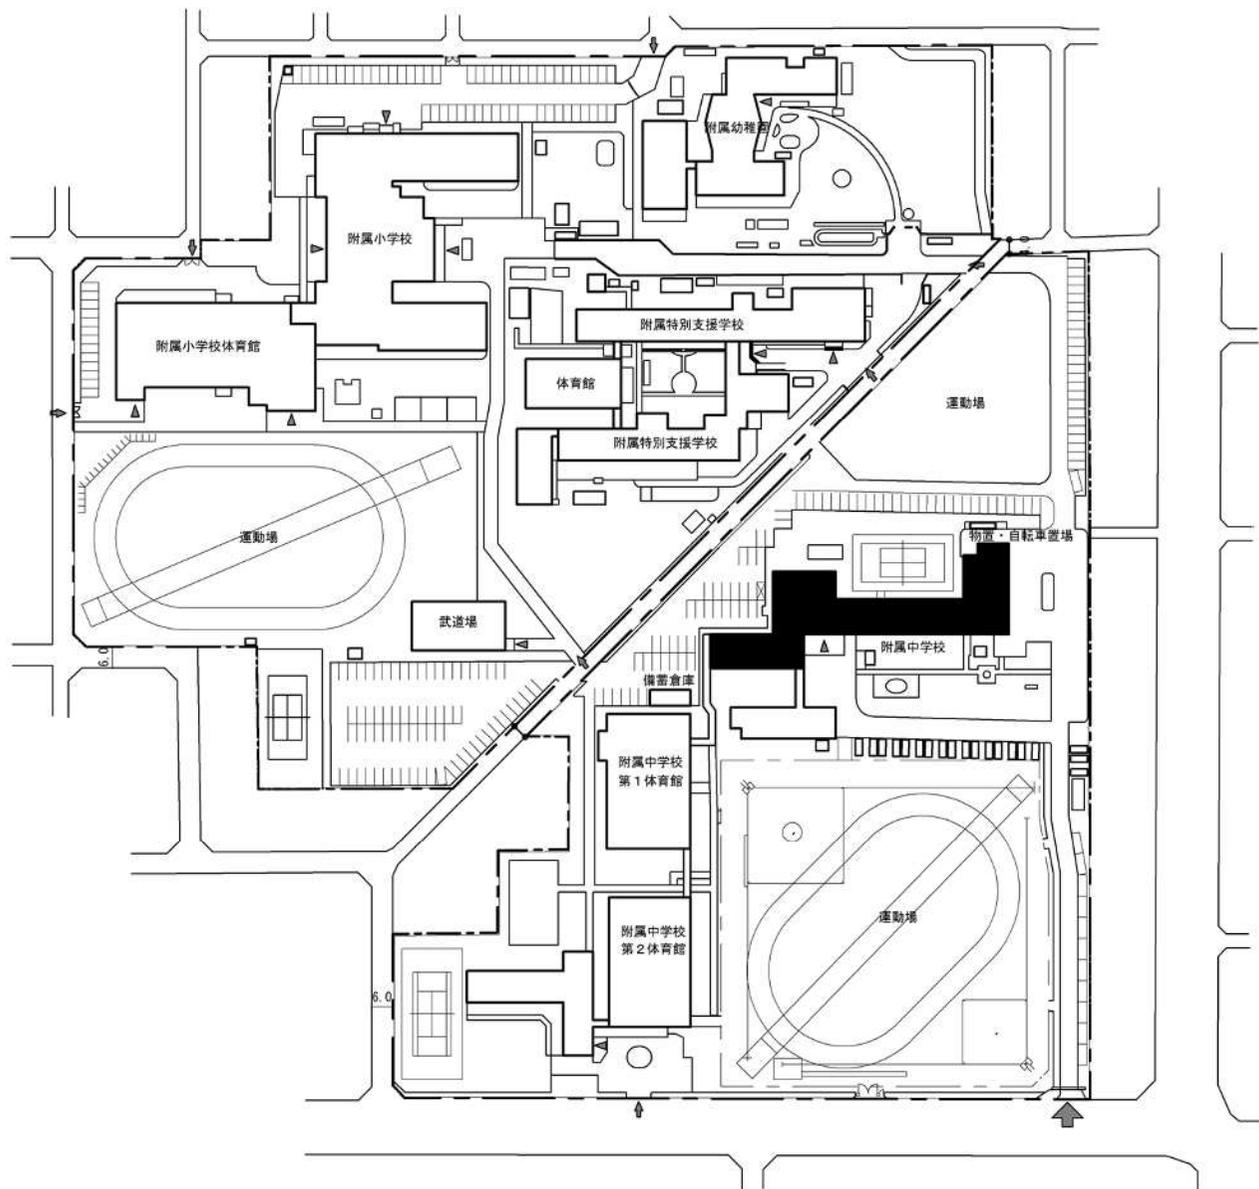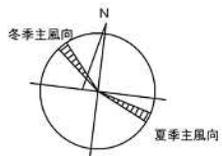

団地名	002 保戸野	事業名	秋田大学(保戸野(附中))長寿命化促進事業	配置図	1/2,000
-----	---------	-----	-----------------------	-----	---------



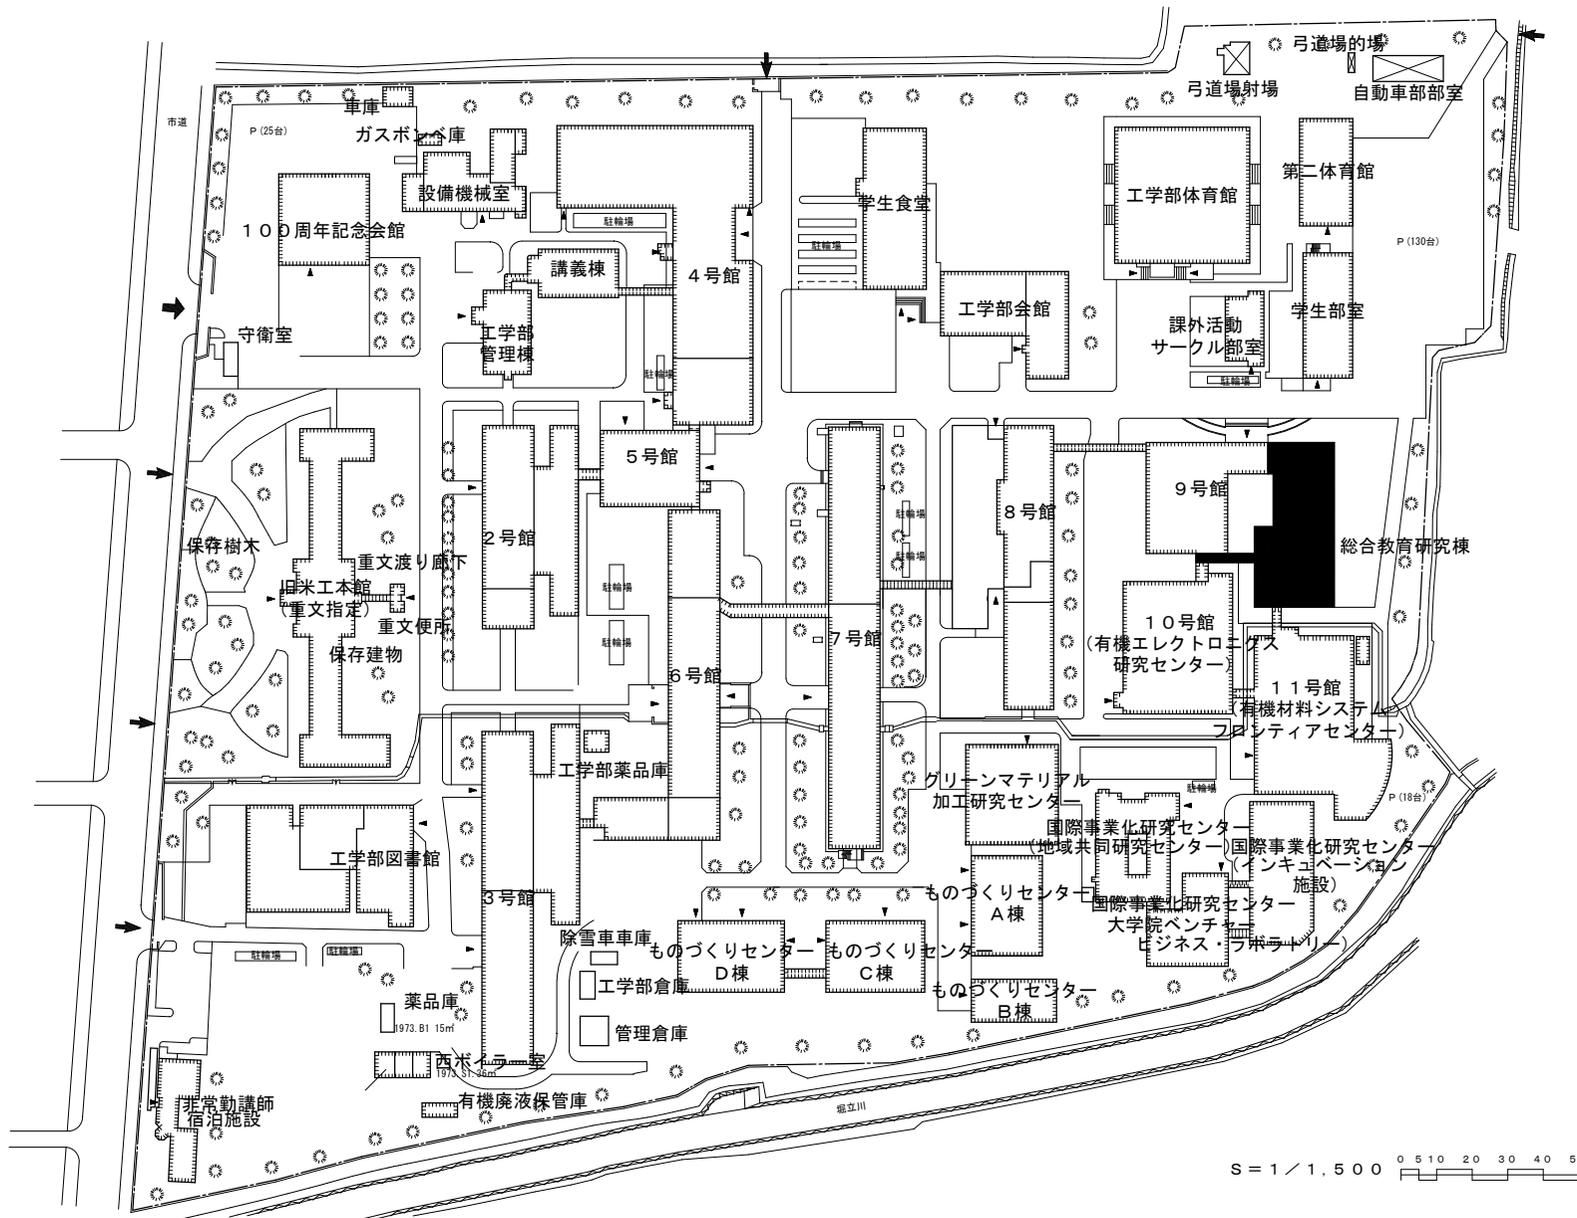


事業名	(007) 米沢	事業名	山形大学(米沢)長寿命化促進事業	配置図	S=1/1500
-----	----------	-----	------------------	-----	----------

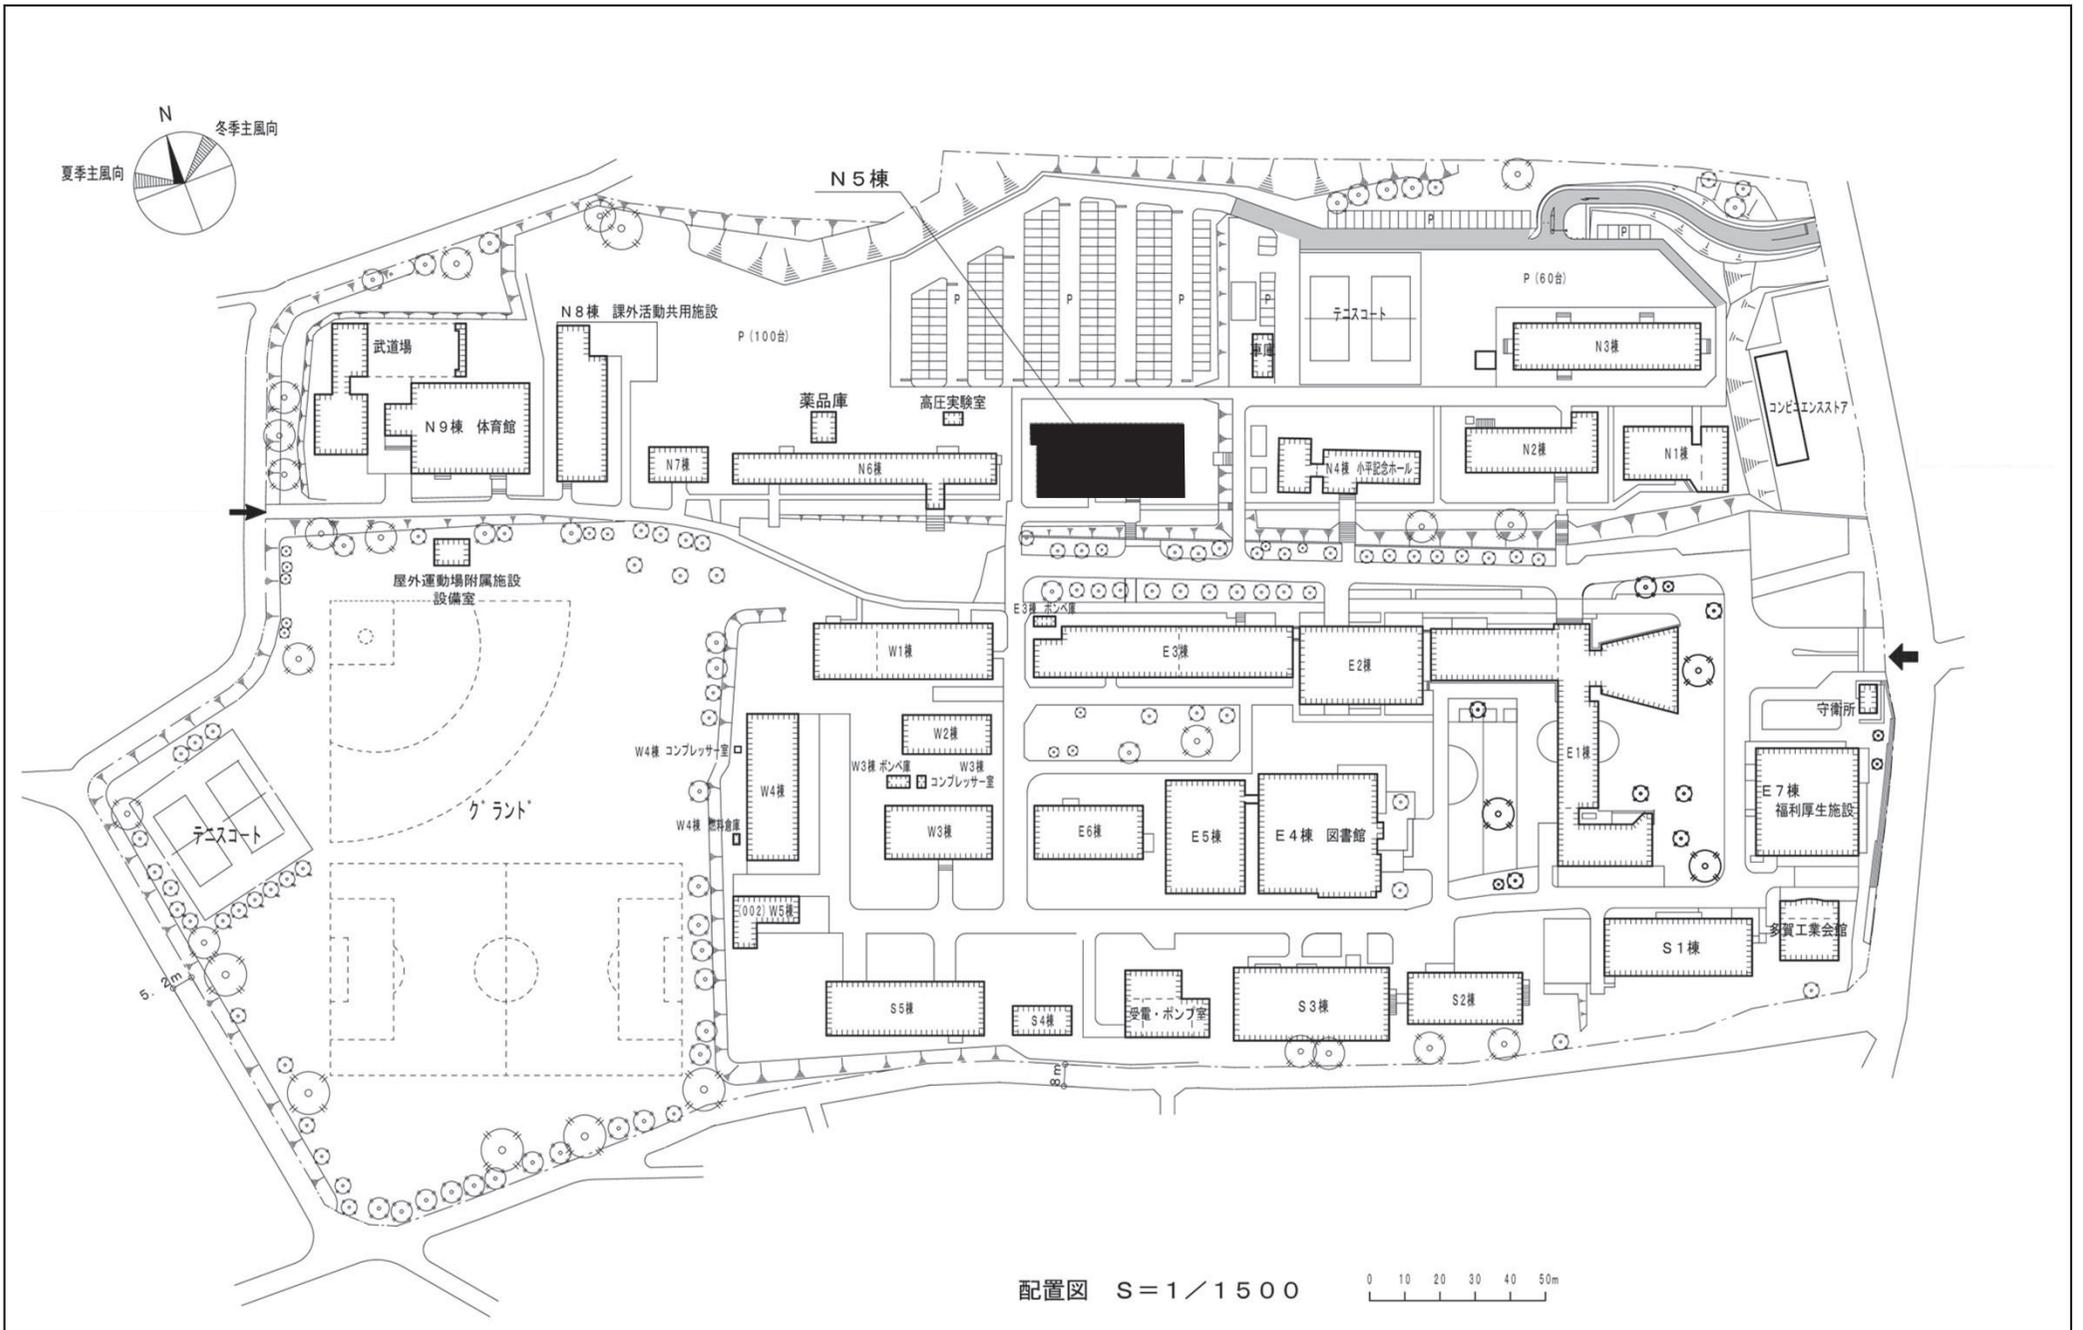


配置図 S=1/1500 0 10 20 30 40 50m



団地名	001 中成沢	事業名	茨城大学(中成沢)長寿命化促進事業	配置図	1/1500
-----	---------	-----	-------------------	-----	--------

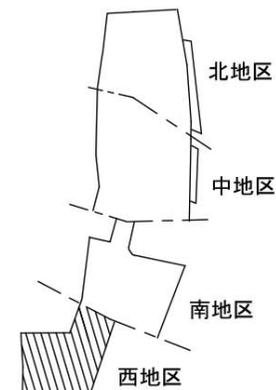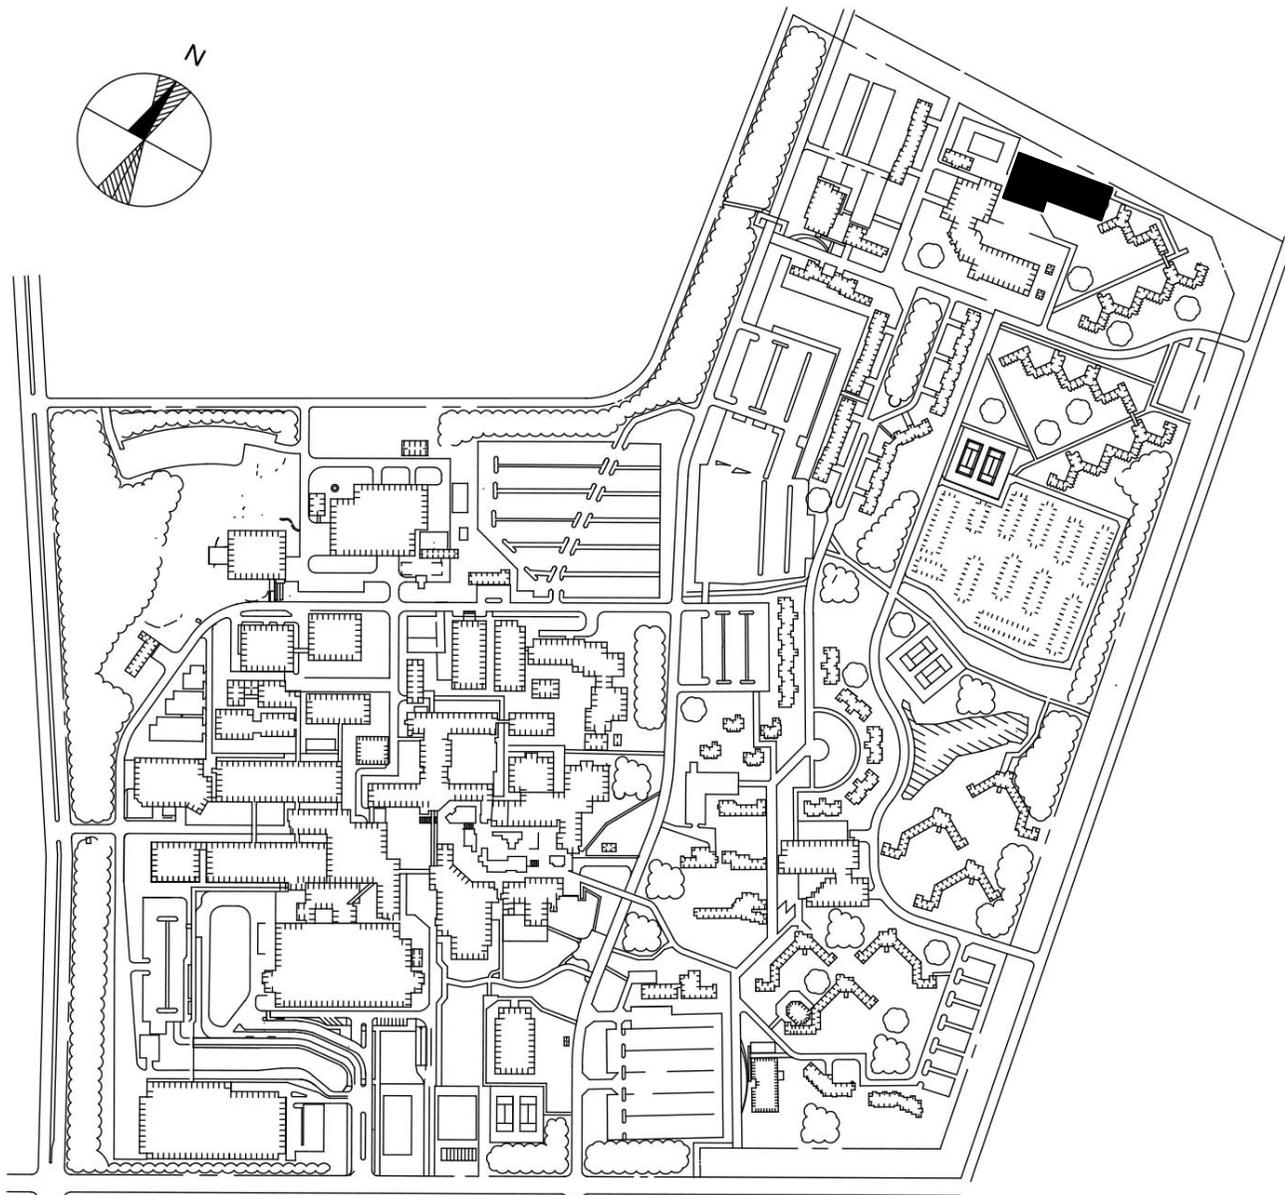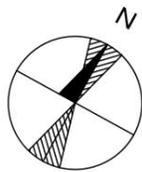


団地名	004 西地区	事業名	筑波大学(筑波)共創環境強化拠点施設	配置図	1/5,000
-----	---------	-----	--------------------	-----	---------

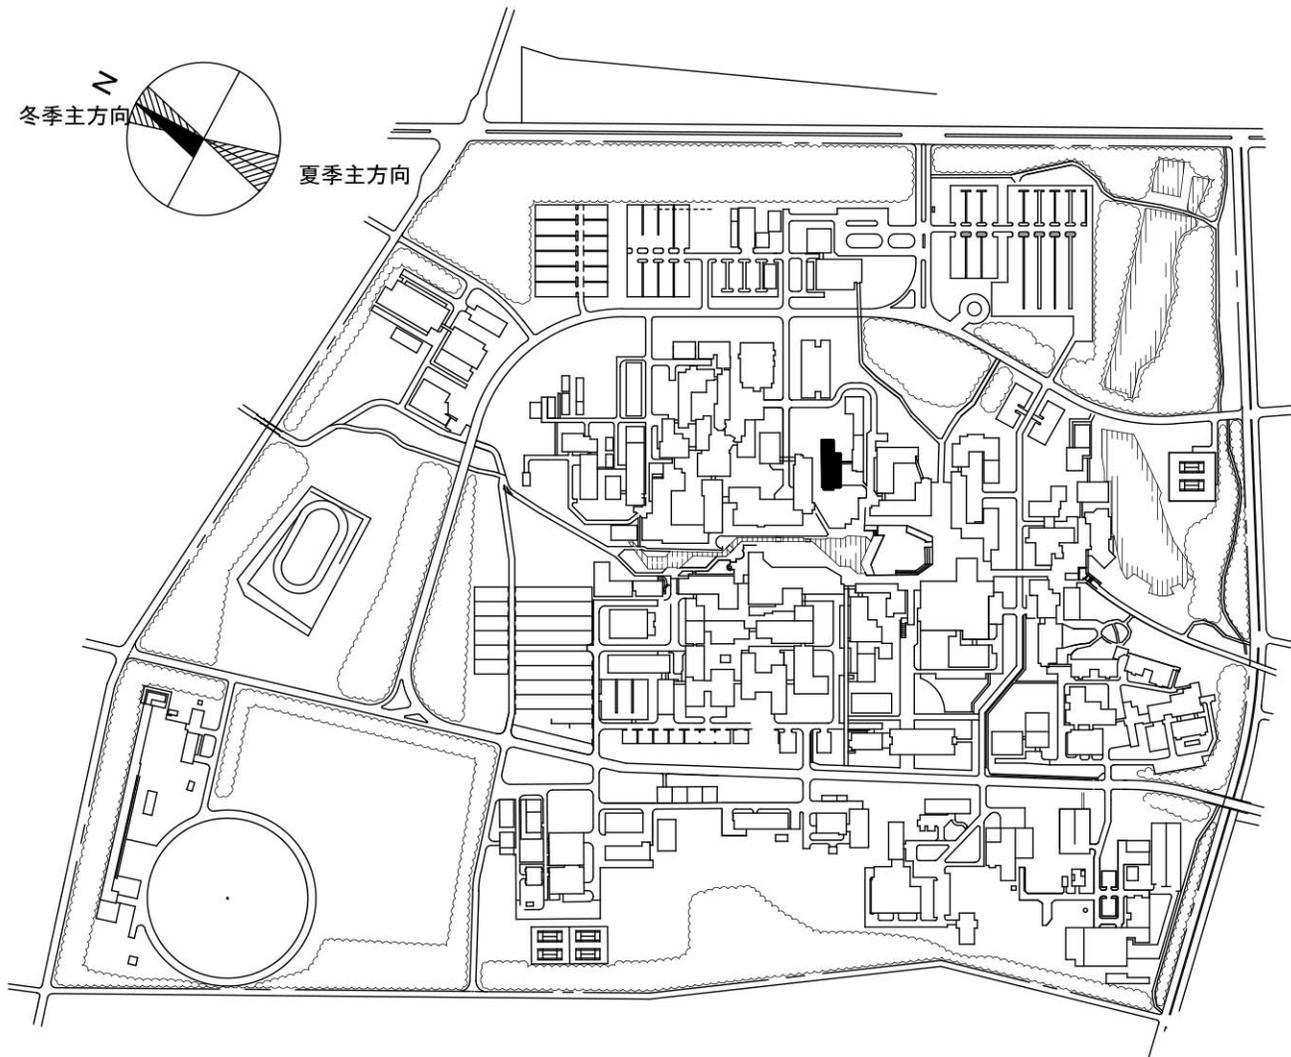


団地名	002 中地区	事業名	筑波大学(筑波)総合研究棟改修(人間系)	配置図	1/7,500
-----	---------	-----	----------------------	-----	---------

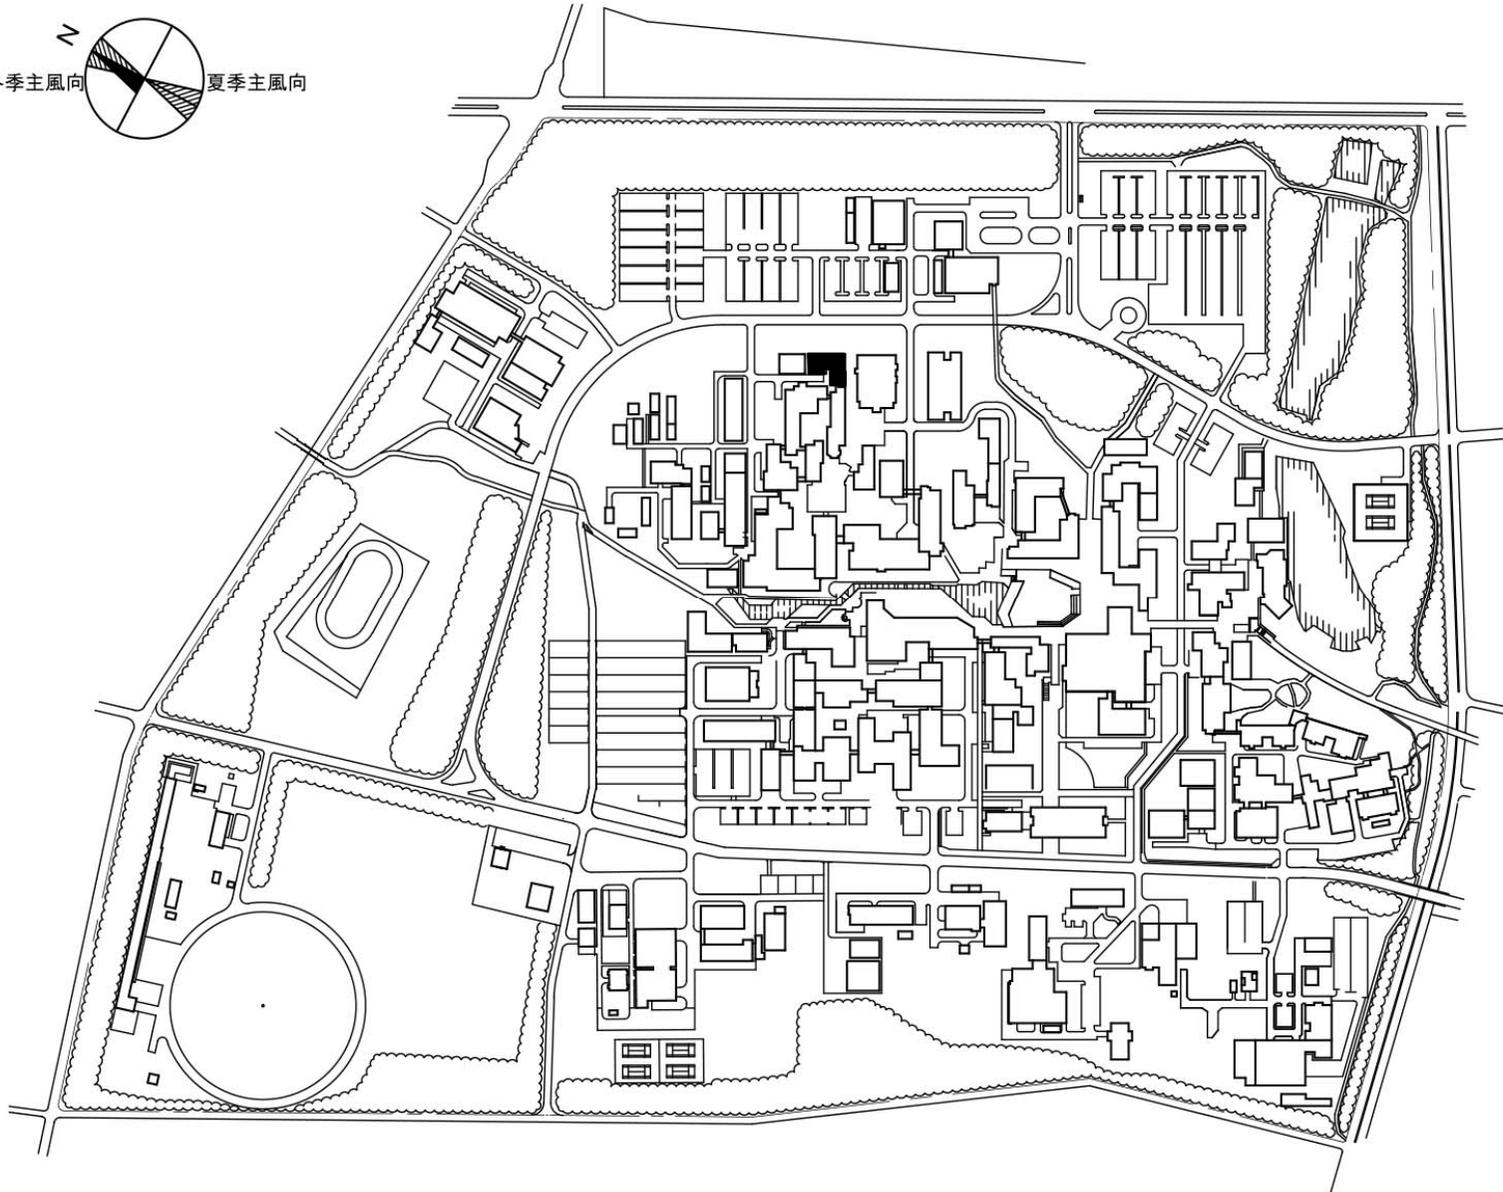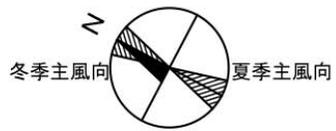


団地名	002 中地区	事業名	筑波大学(筑波)長寿命化促進事業	配置図	1/7,000
-----	---------	-----	------------------	-----	---------

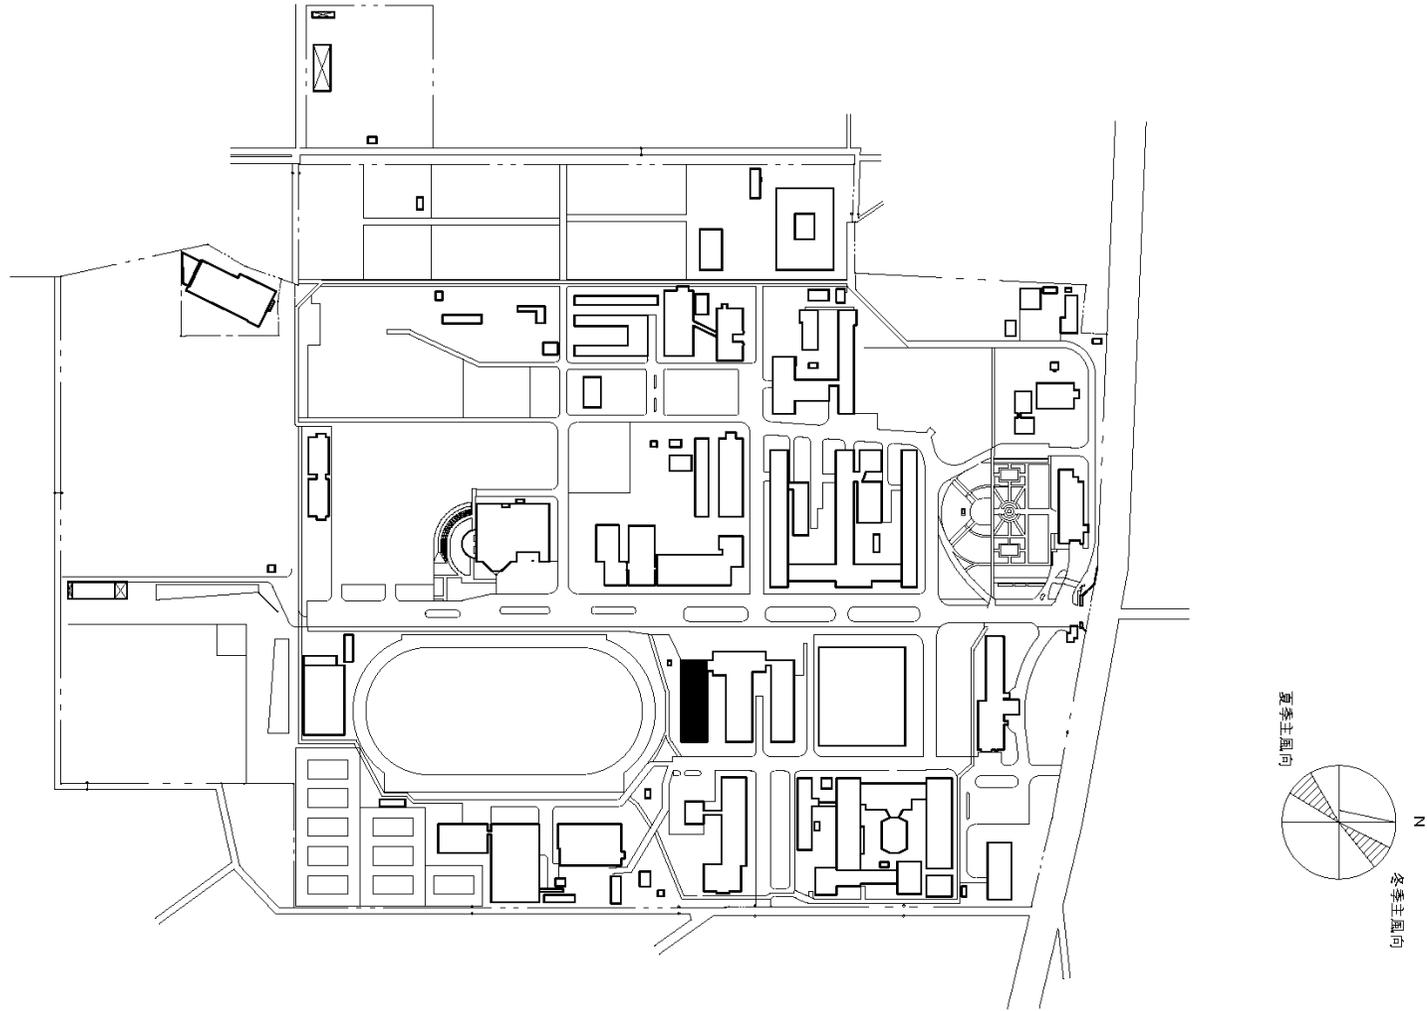


団地名	001 峰町	事業名	宇都宮大学(峰町)長寿命化促進事業	配置図	1/4000
-----	--------	-----	-------------------	-----	--------

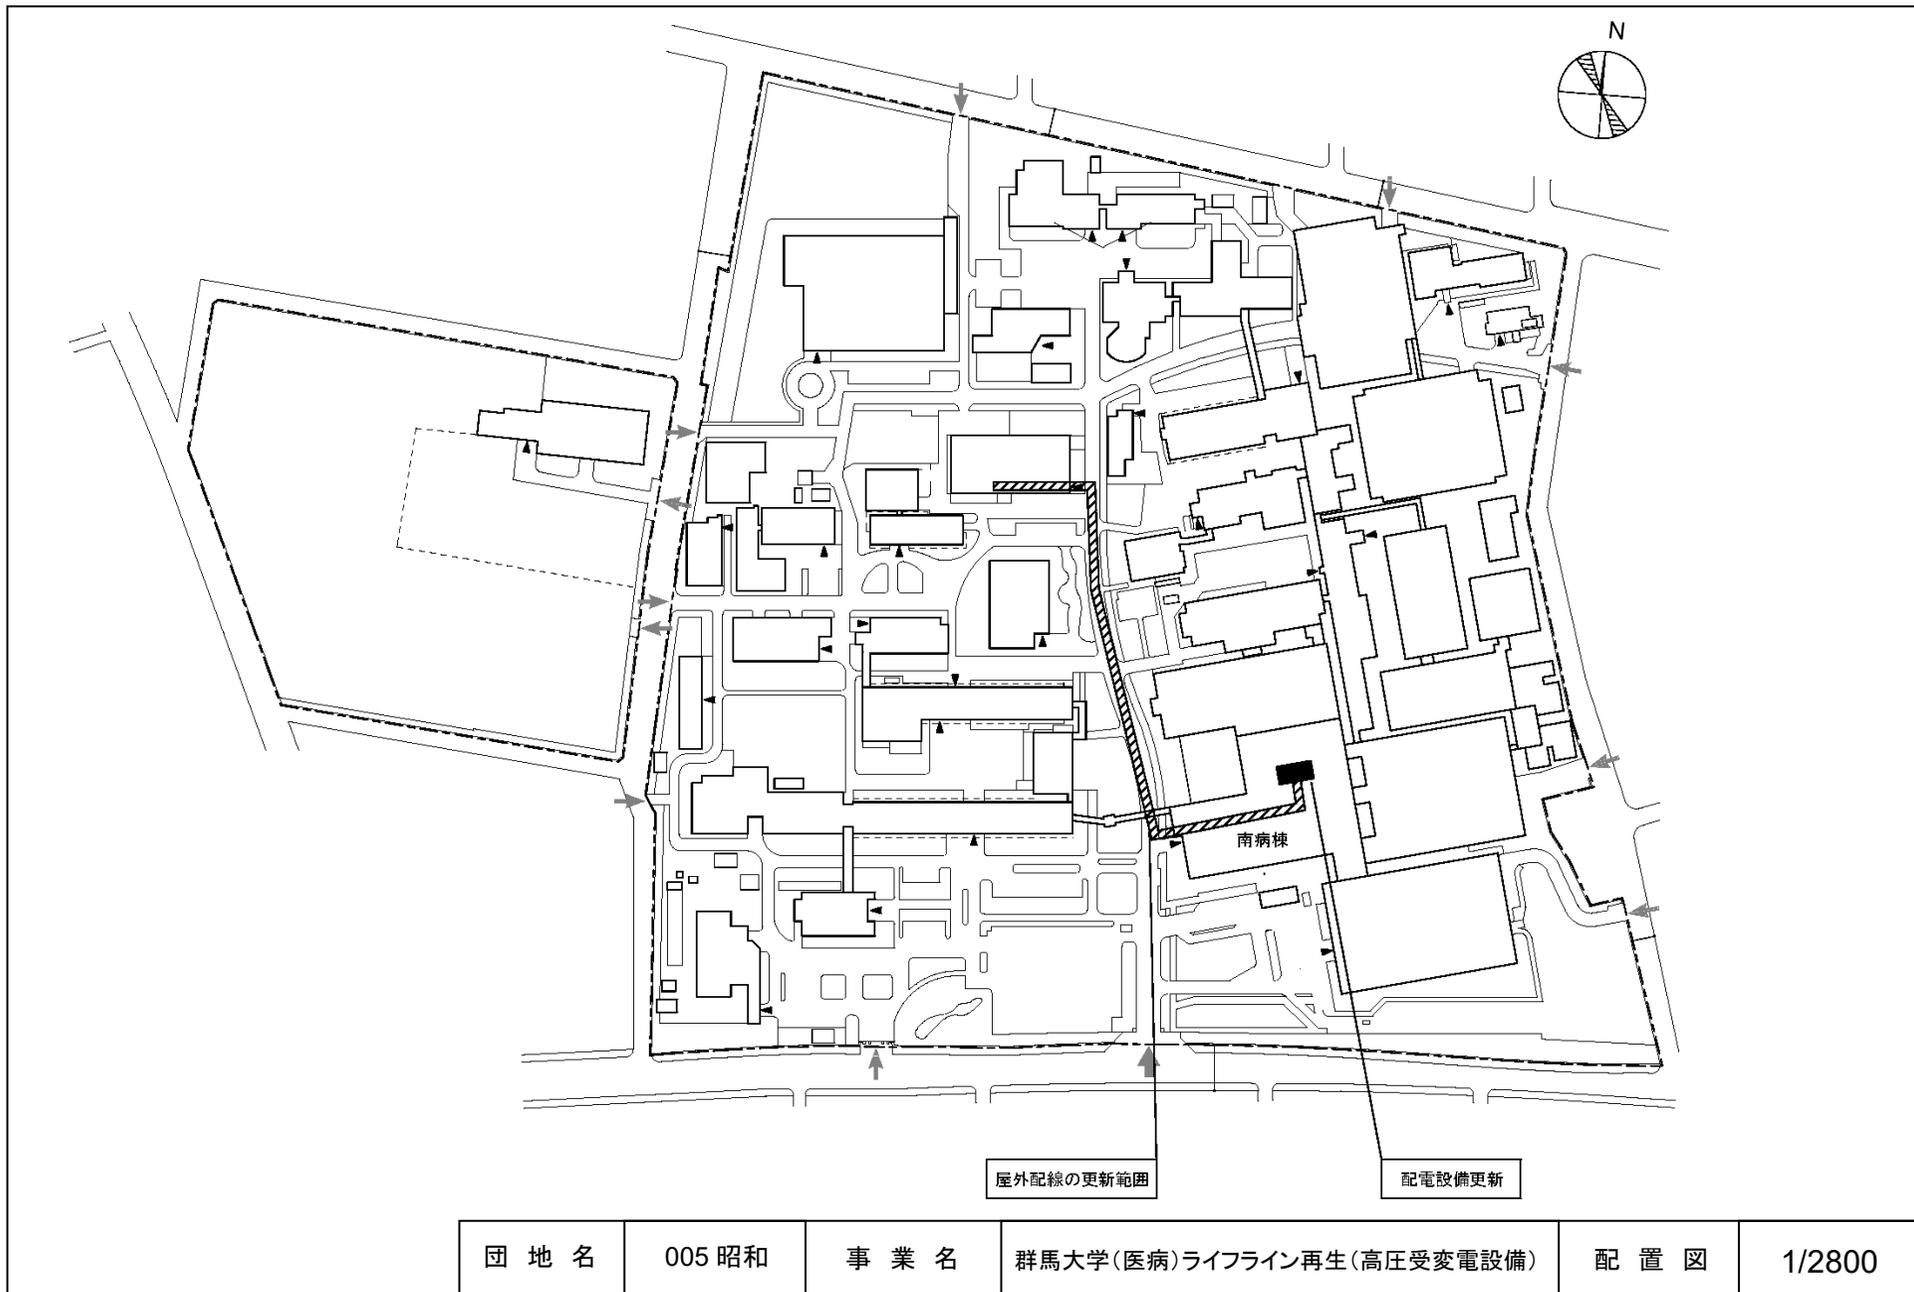


団地名	005 昭和	事業名	群馬大学(医病)ライフライン再生(高圧受変電設備)	配置図	1/2800
-----	--------	-----	---------------------------	-----	--------

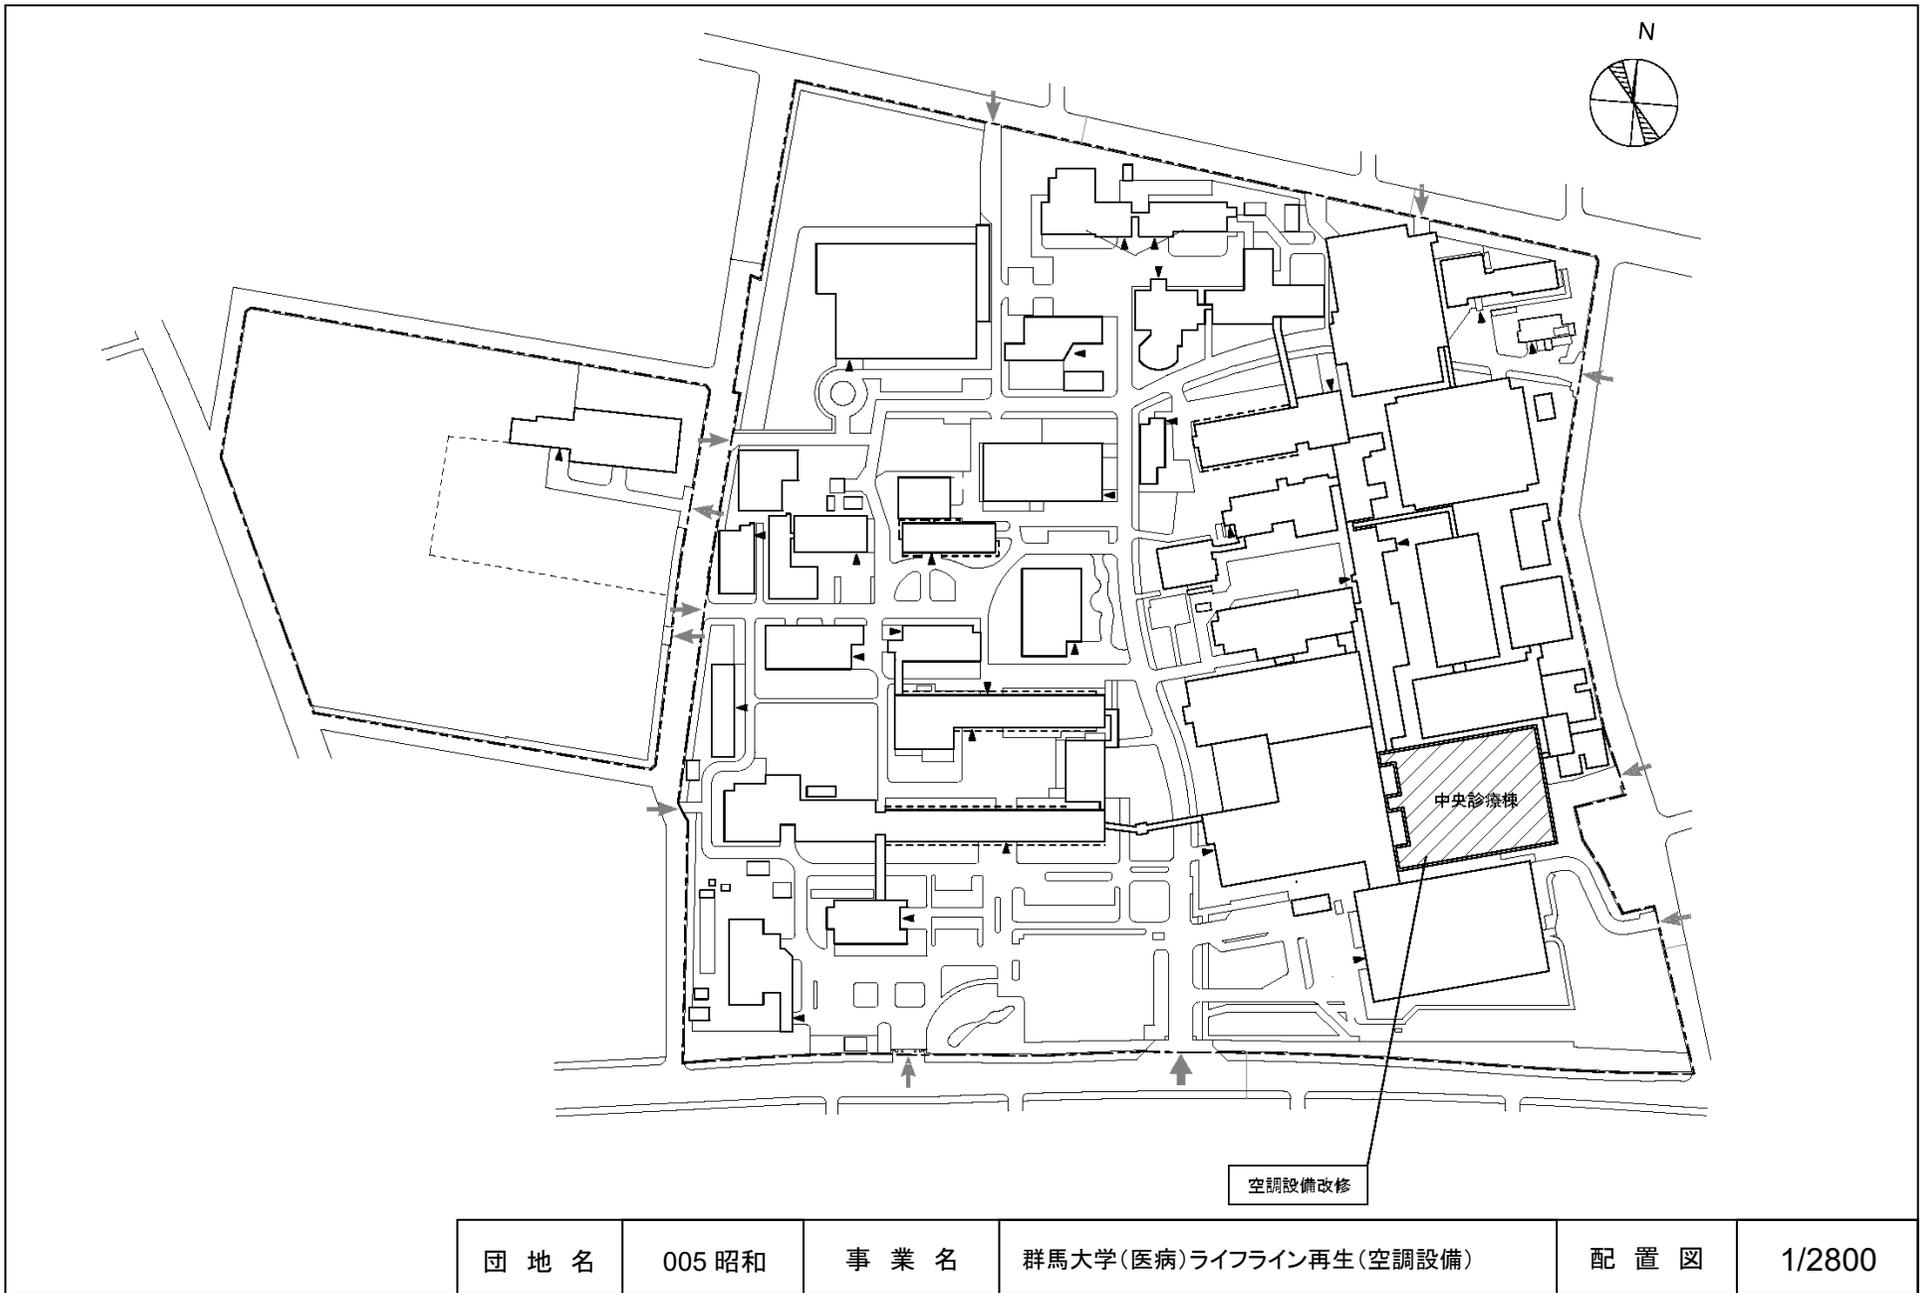


団地名	005 昭和	事業名	群馬大学(医病)ライフライン再生(空調設備)	配置図	1/2800
-----	--------	-----	------------------------	-----	--------

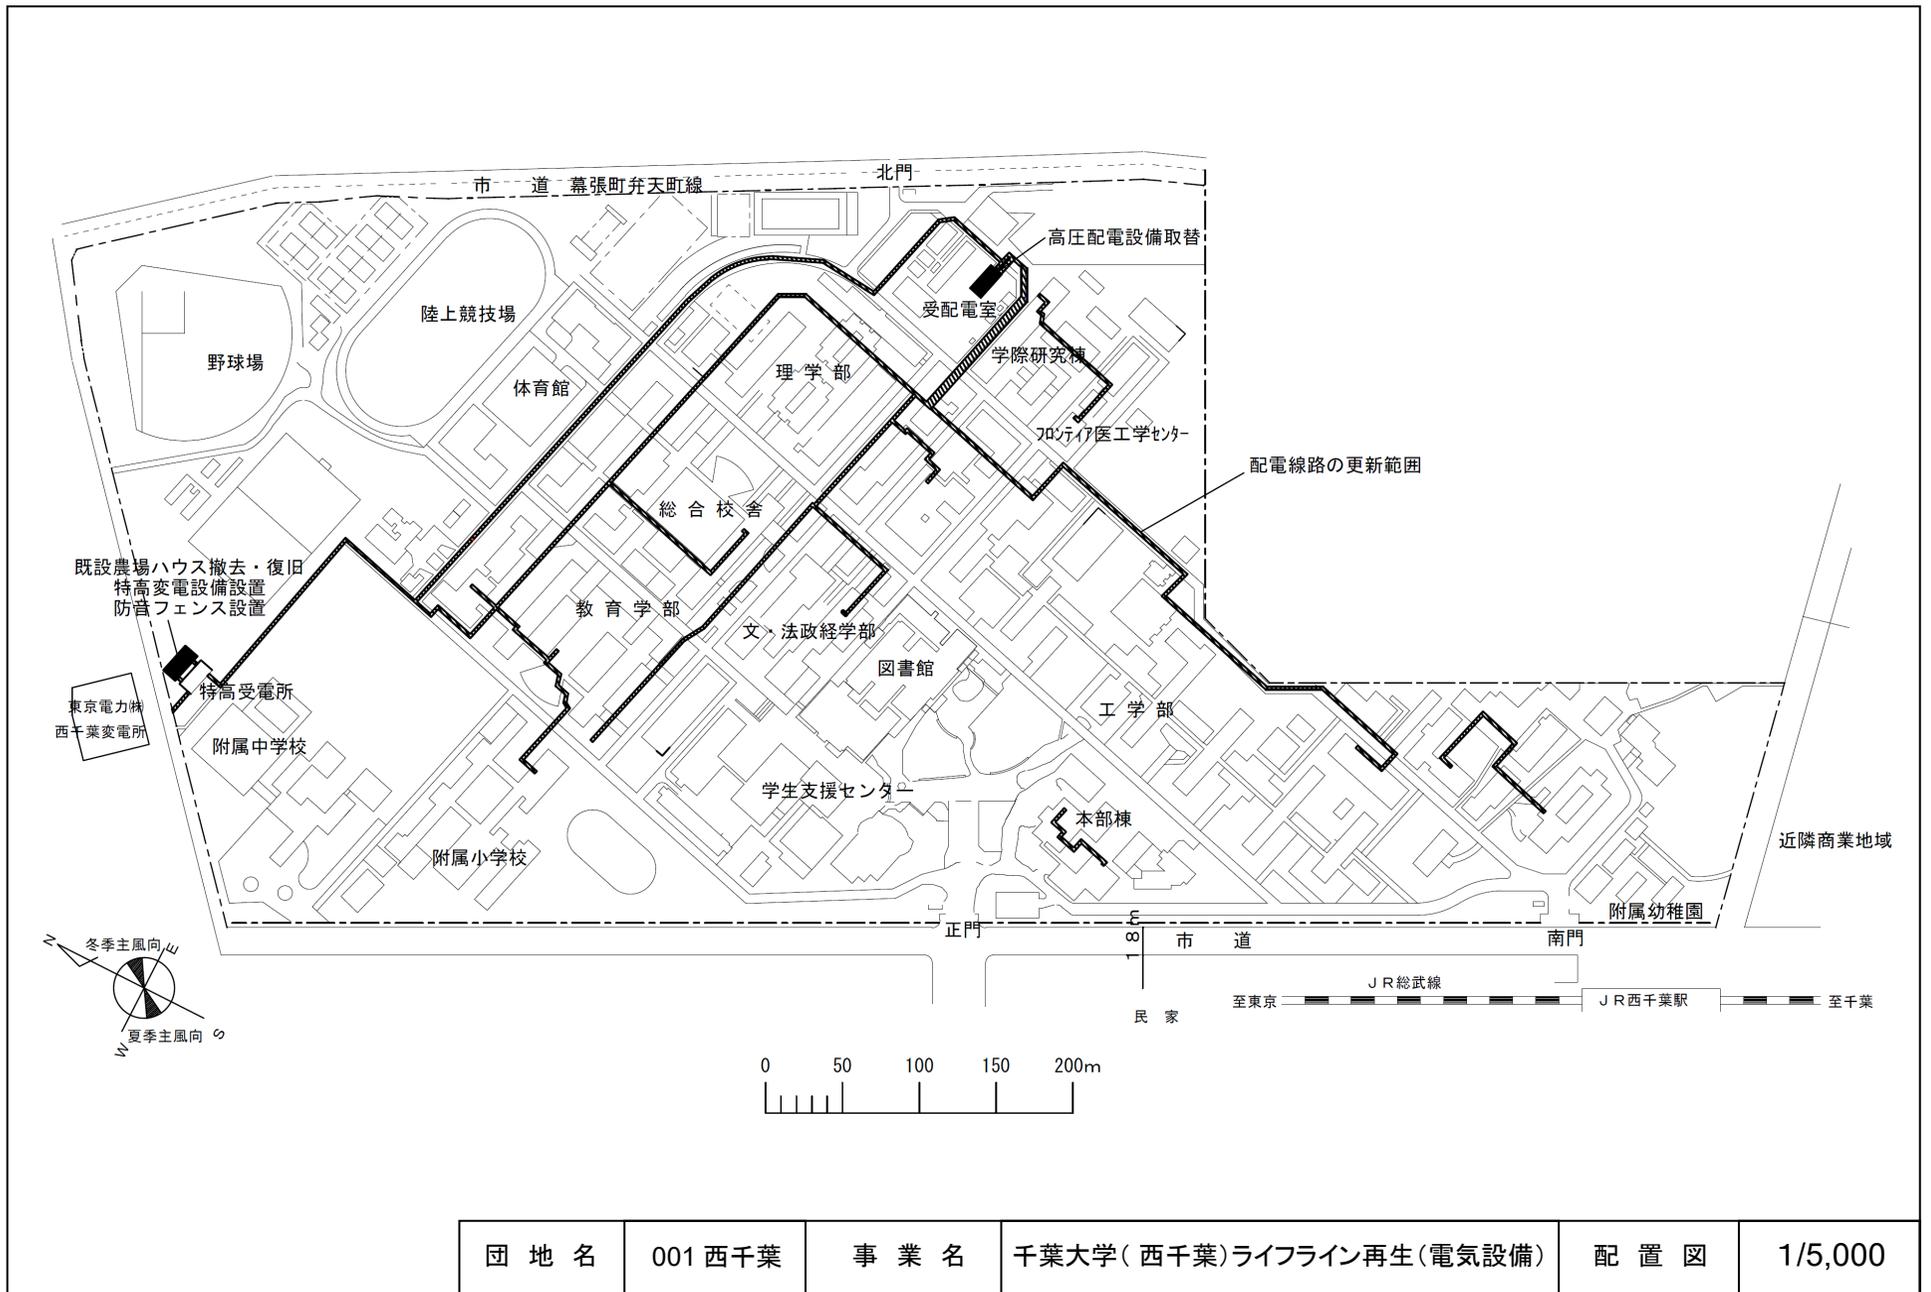


団地名	001 西千葉	事業名	千葉大学(西千葉)ライフライン再生(電気設備)	配置図	1/5,000
-----	---------	-----	-------------------------	-----	---------

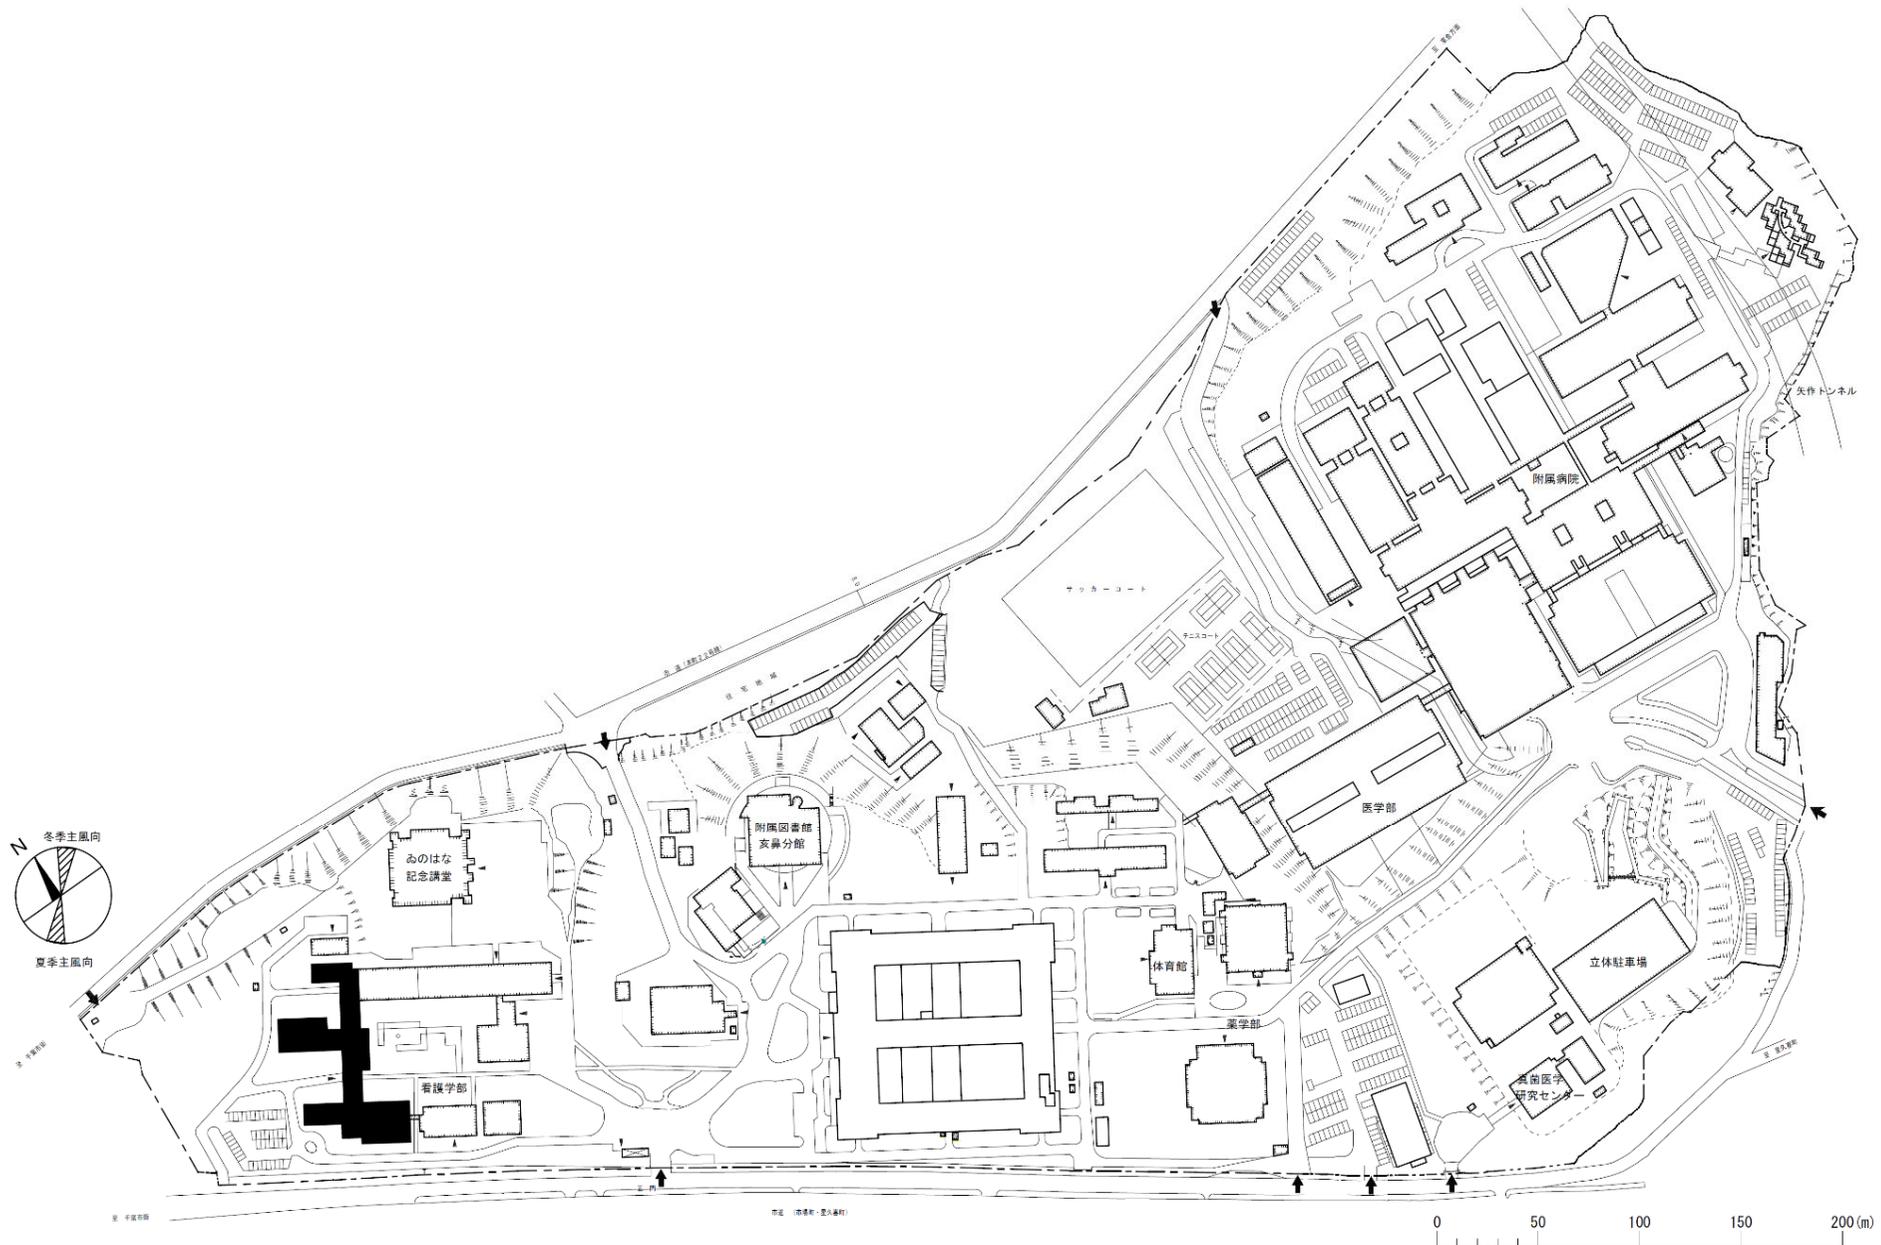

団地名	003亥鼻	事業名	千葉大学(亥鼻)長寿命化促進事業	配置図	1/4,000
-----	-------	-----	------------------	-----	---------


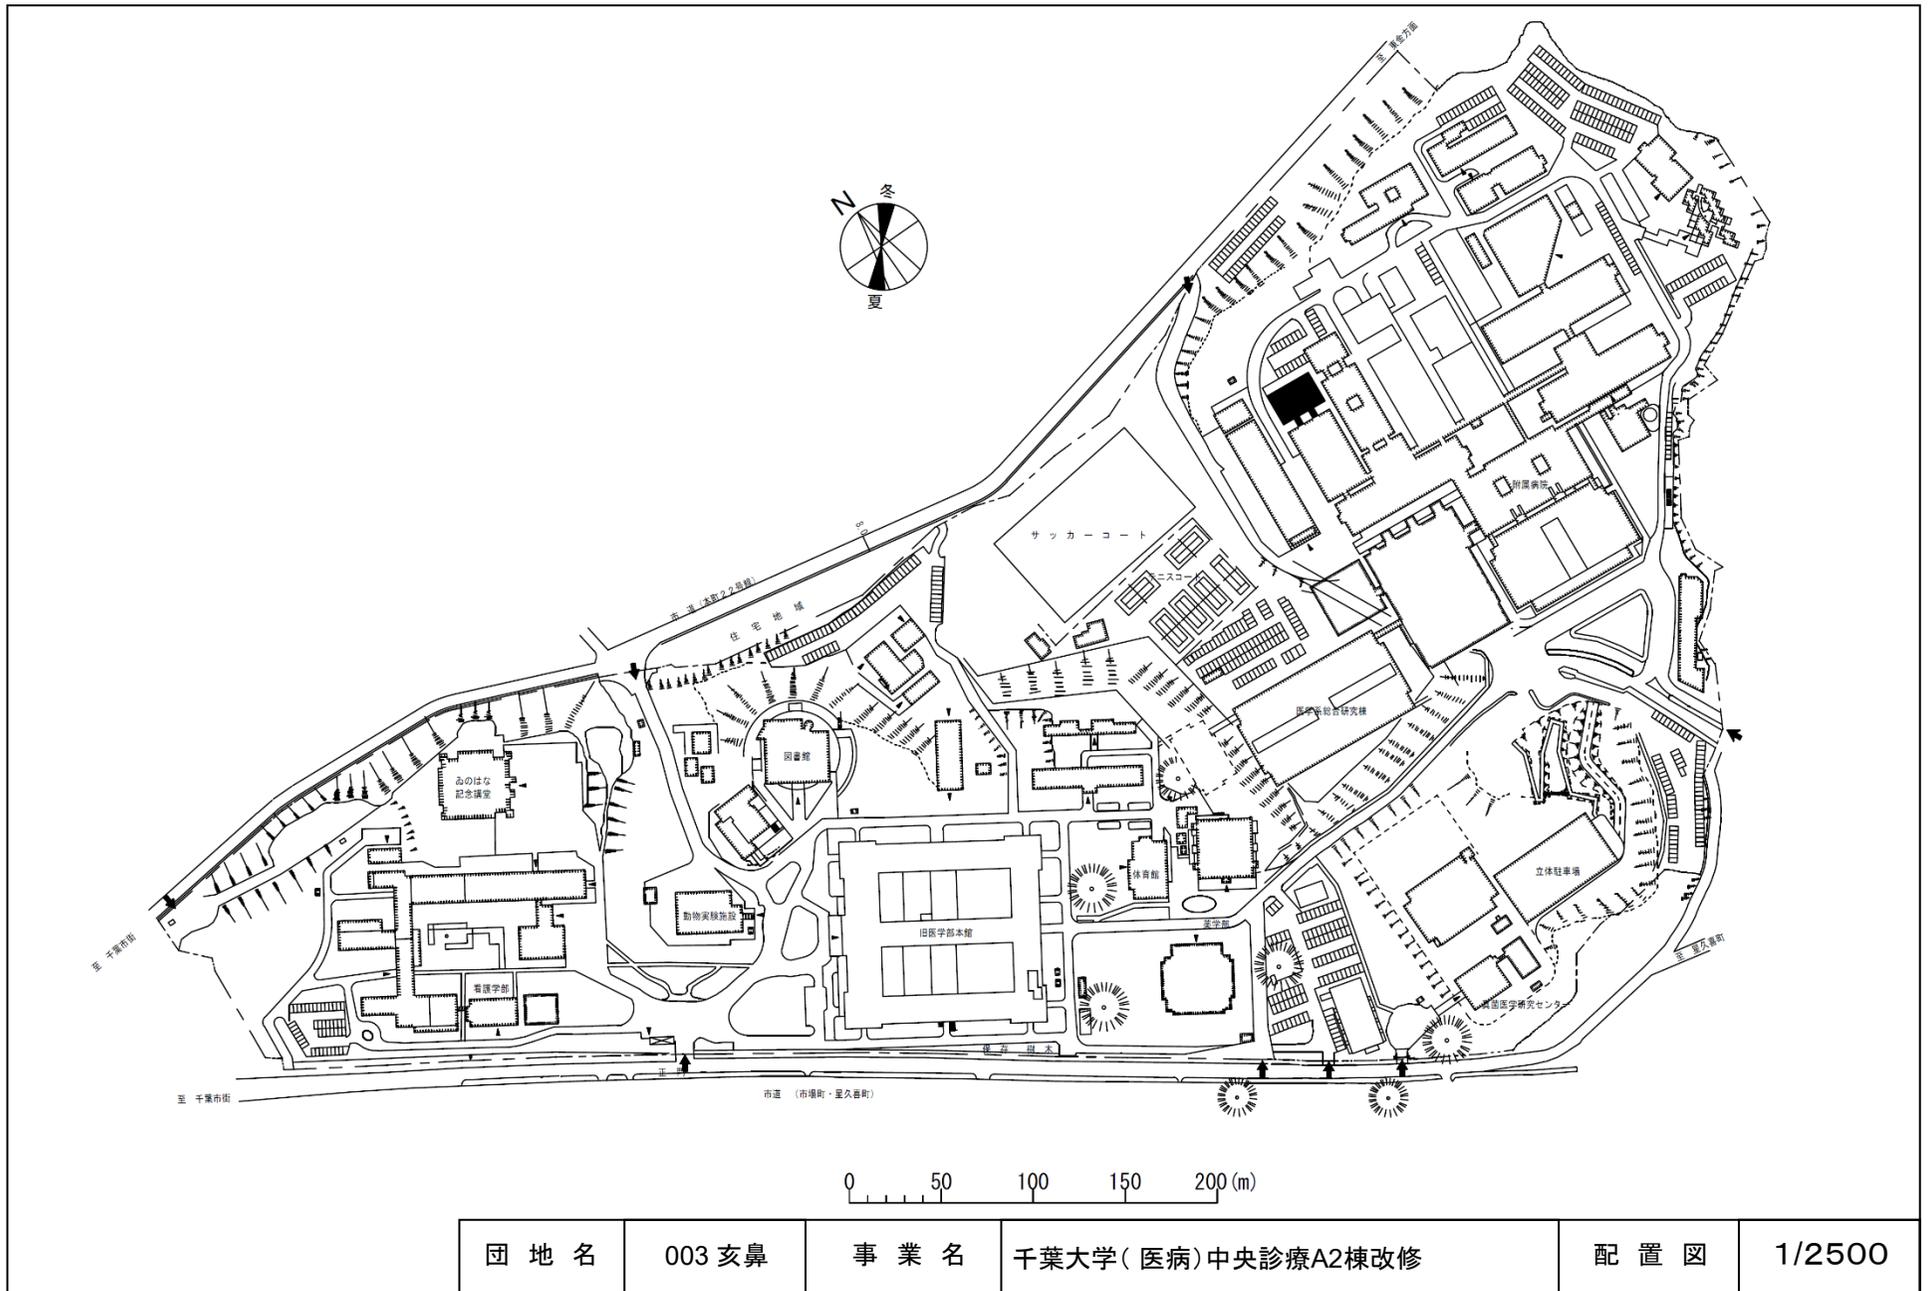


団地名	003 亥鼻	事業名	千葉大学(医病)中央診療A2棟改修	配置図	1/2500
-----	--------	-----	-------------------	-----	--------

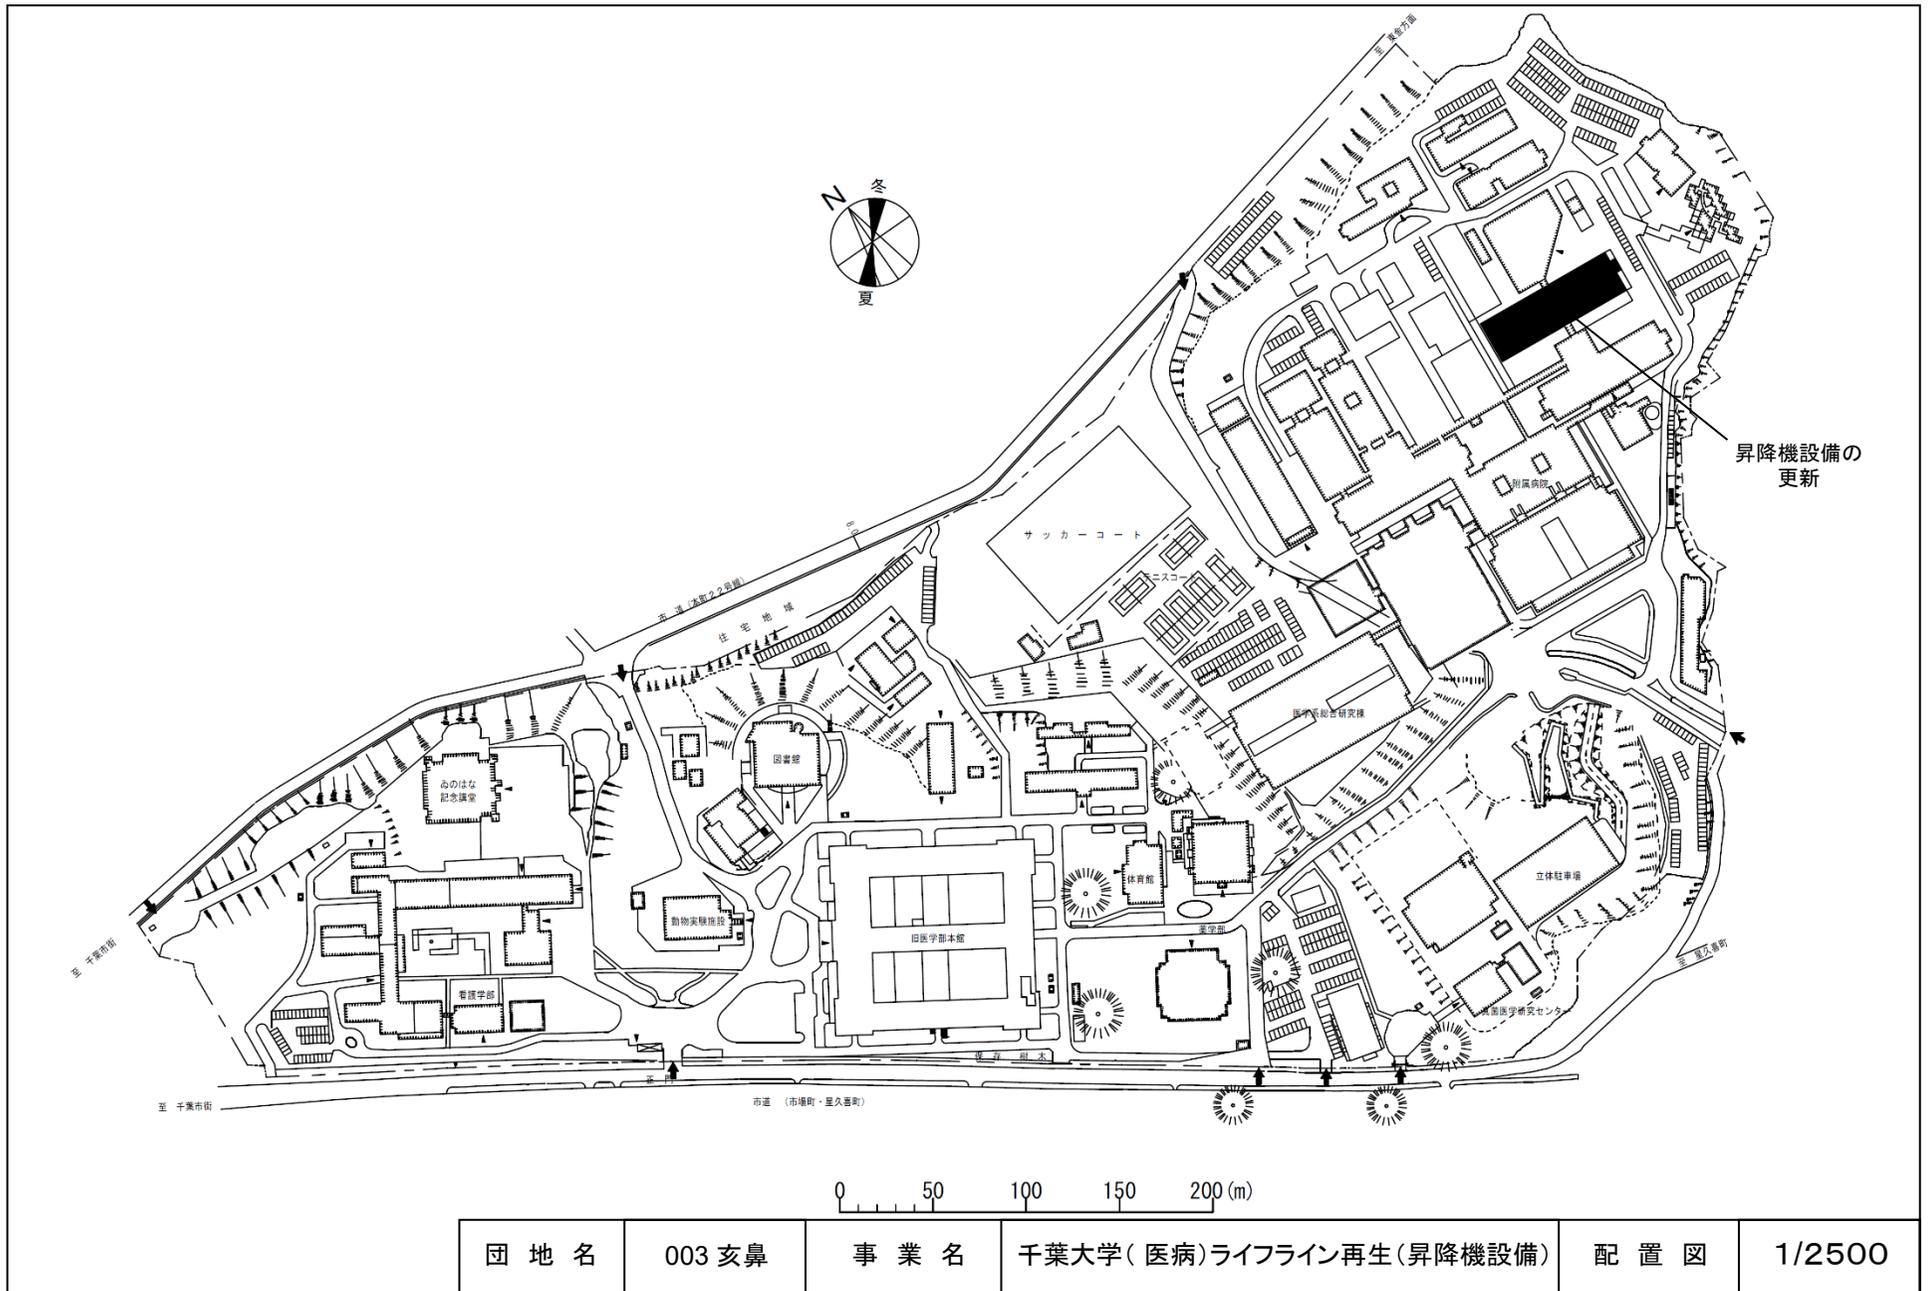


団地名	003 亥鼻	事業名	千葉大学(医病)ライフライン再生(昇降機設備)	配置図	1/2500
-----	--------	-----	-------------------------	-----	--------



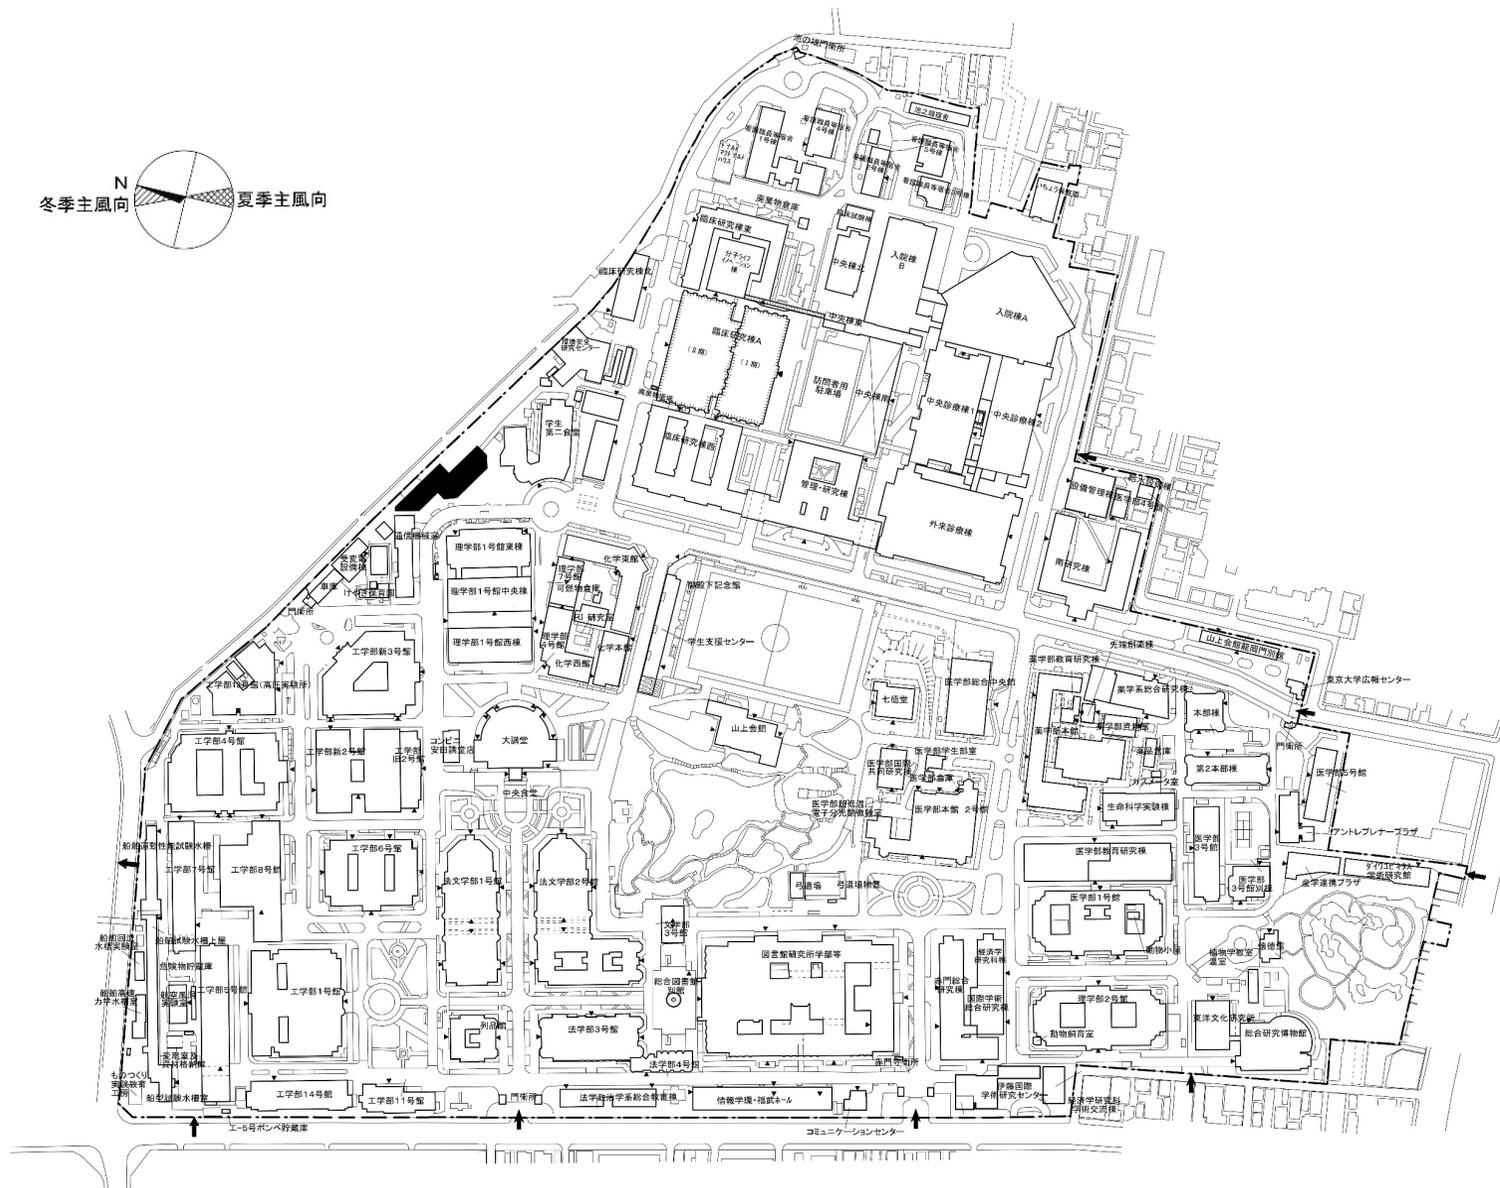 


団地名	001 本郷	事業名	東京大学(本郷)共創環境強化拠点施設	配置図	1/5000
-----	--------	-----	--------------------	-----	--------

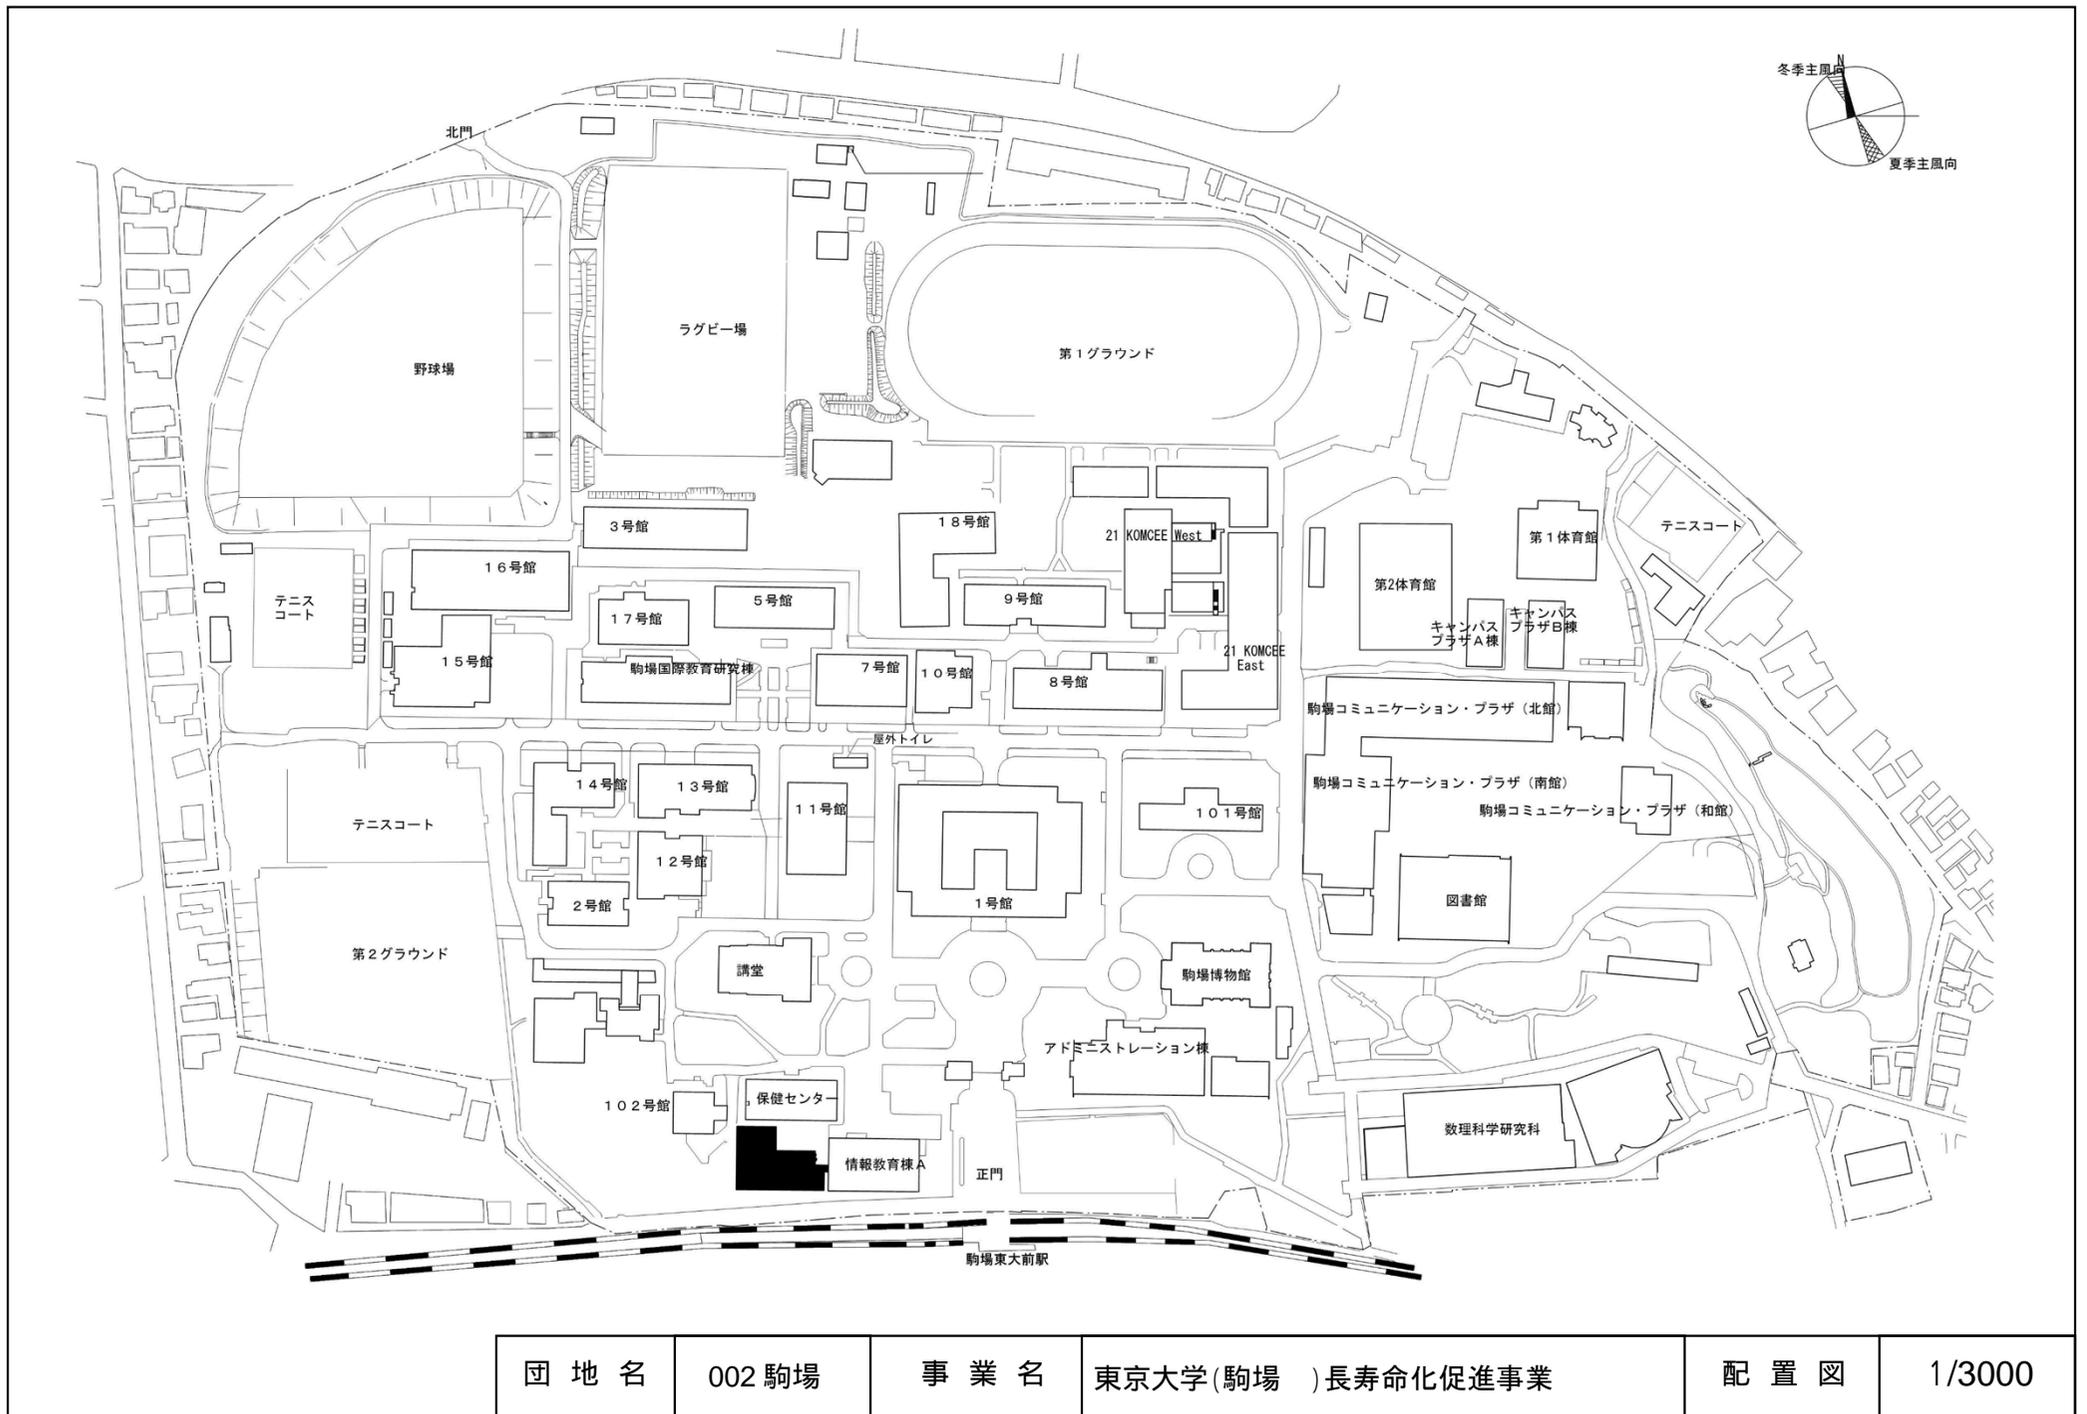


団地名	002 駒場	事業名	東京大学(駒場)長寿命化促進事業	配置図	1/3000
-----	--------	-----	------------------	-----	--------




団地名	001 本郷	事業名	東京大学(医病)中央診療棟1改修(Ⅱ期)	配置図	1/3000
-----	--------	-----	----------------------	-----	--------

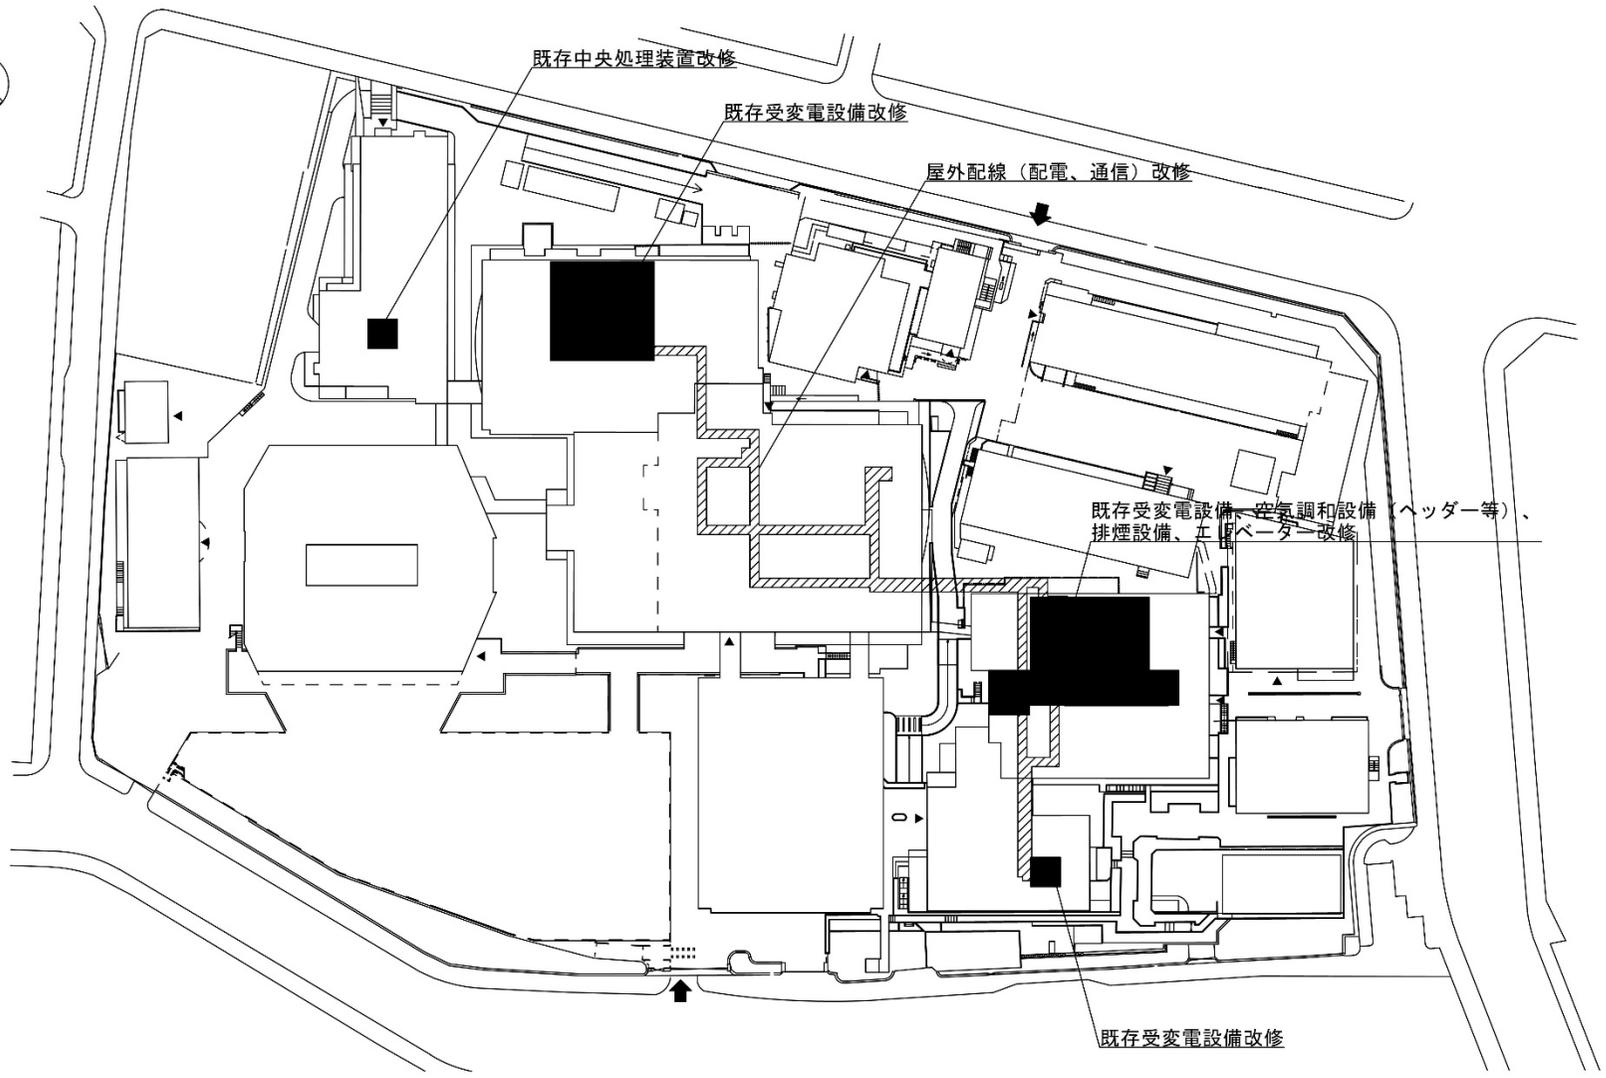


団地名	001 湯島	事業名	東京医科歯科大学(湯島)ライフライン再生(昇降機設備等)	配置図	1/1,500
-----	--------	-----	------------------------------	-----	---------

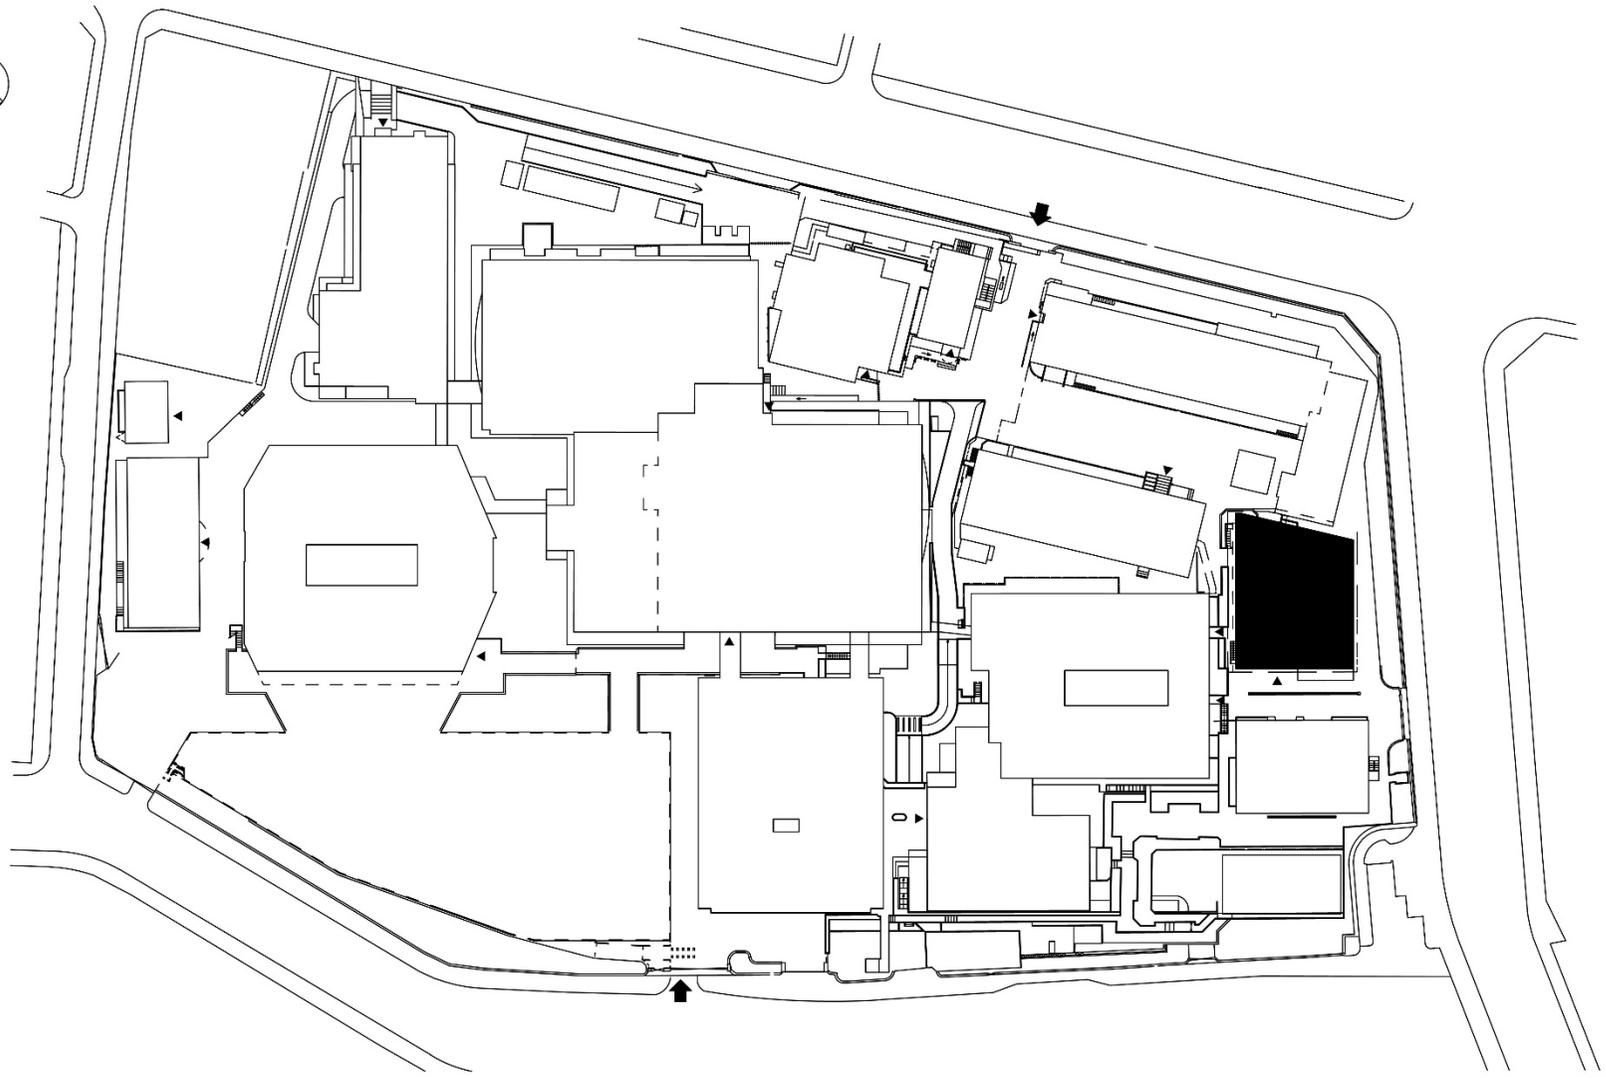

団地名	001 湯島	事業名	東京医科歯科大学(湯島)総合研究棟改修(歯学系)	配置図	1/1,500
-----	--------	-----	--------------------------	-----	---------

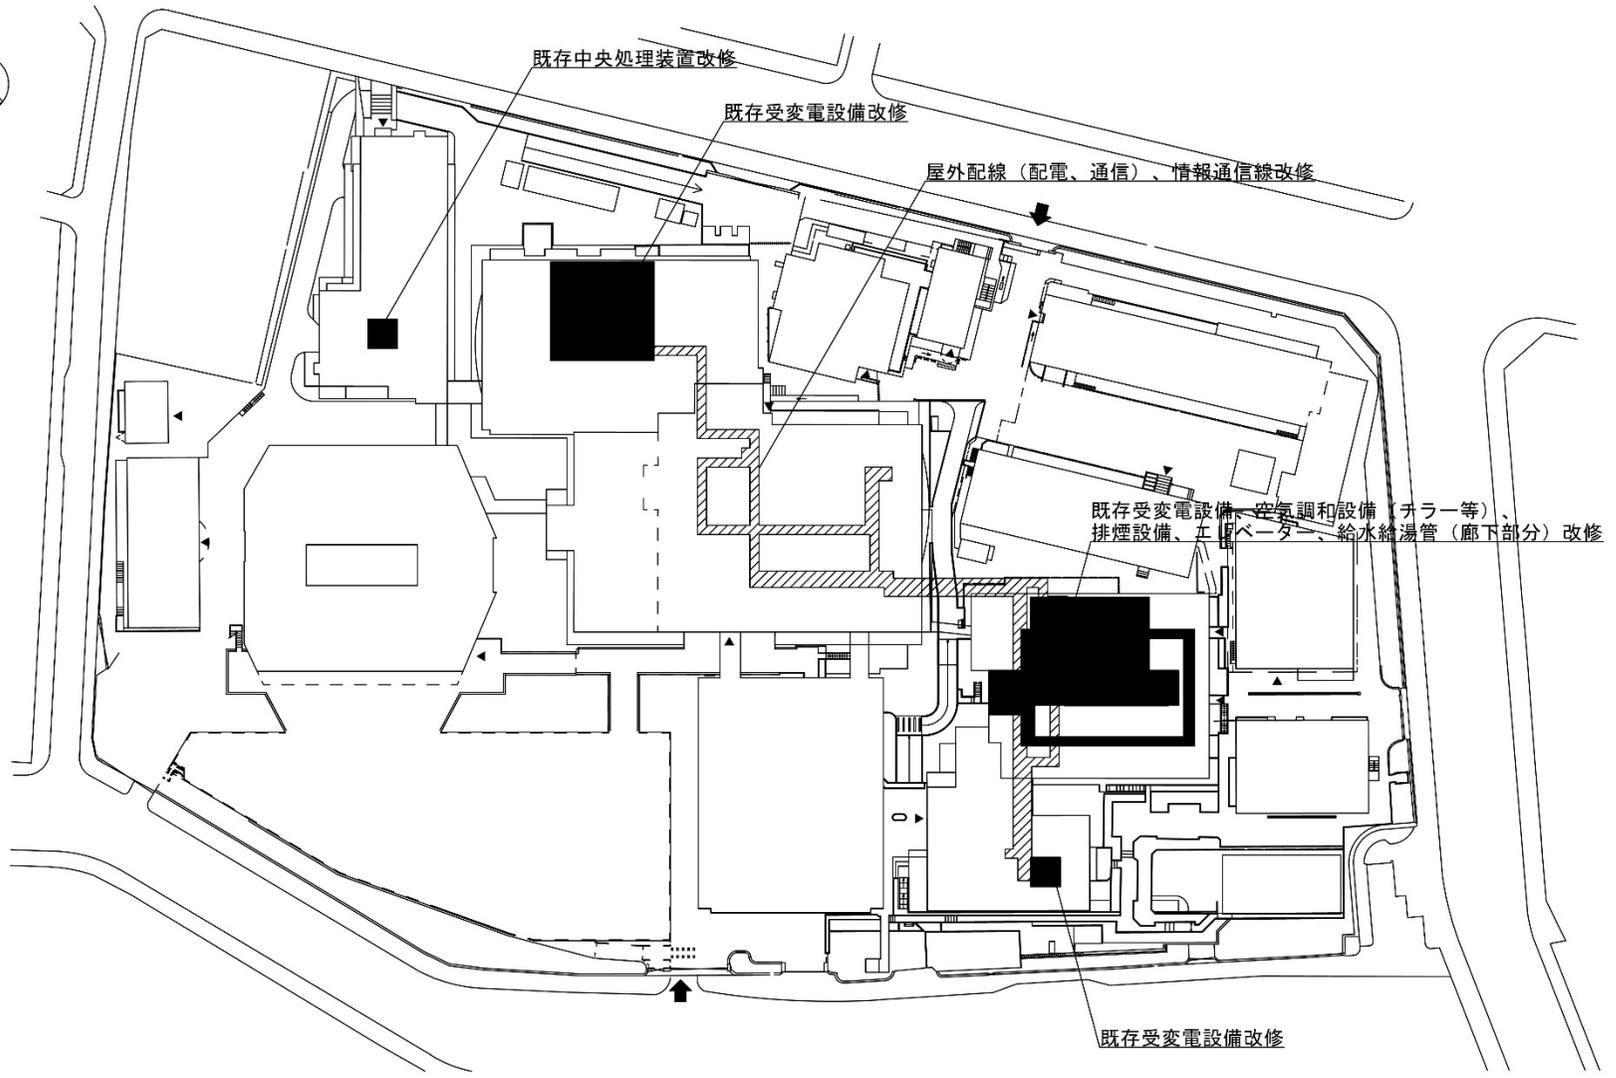


団地名	001 湯島	事業名	東京医科歯科大学(医病)ライフライン再生(昇降機設備等)	配置図	1/1,500
-----	--------	-----	------------------------------	-----	---------

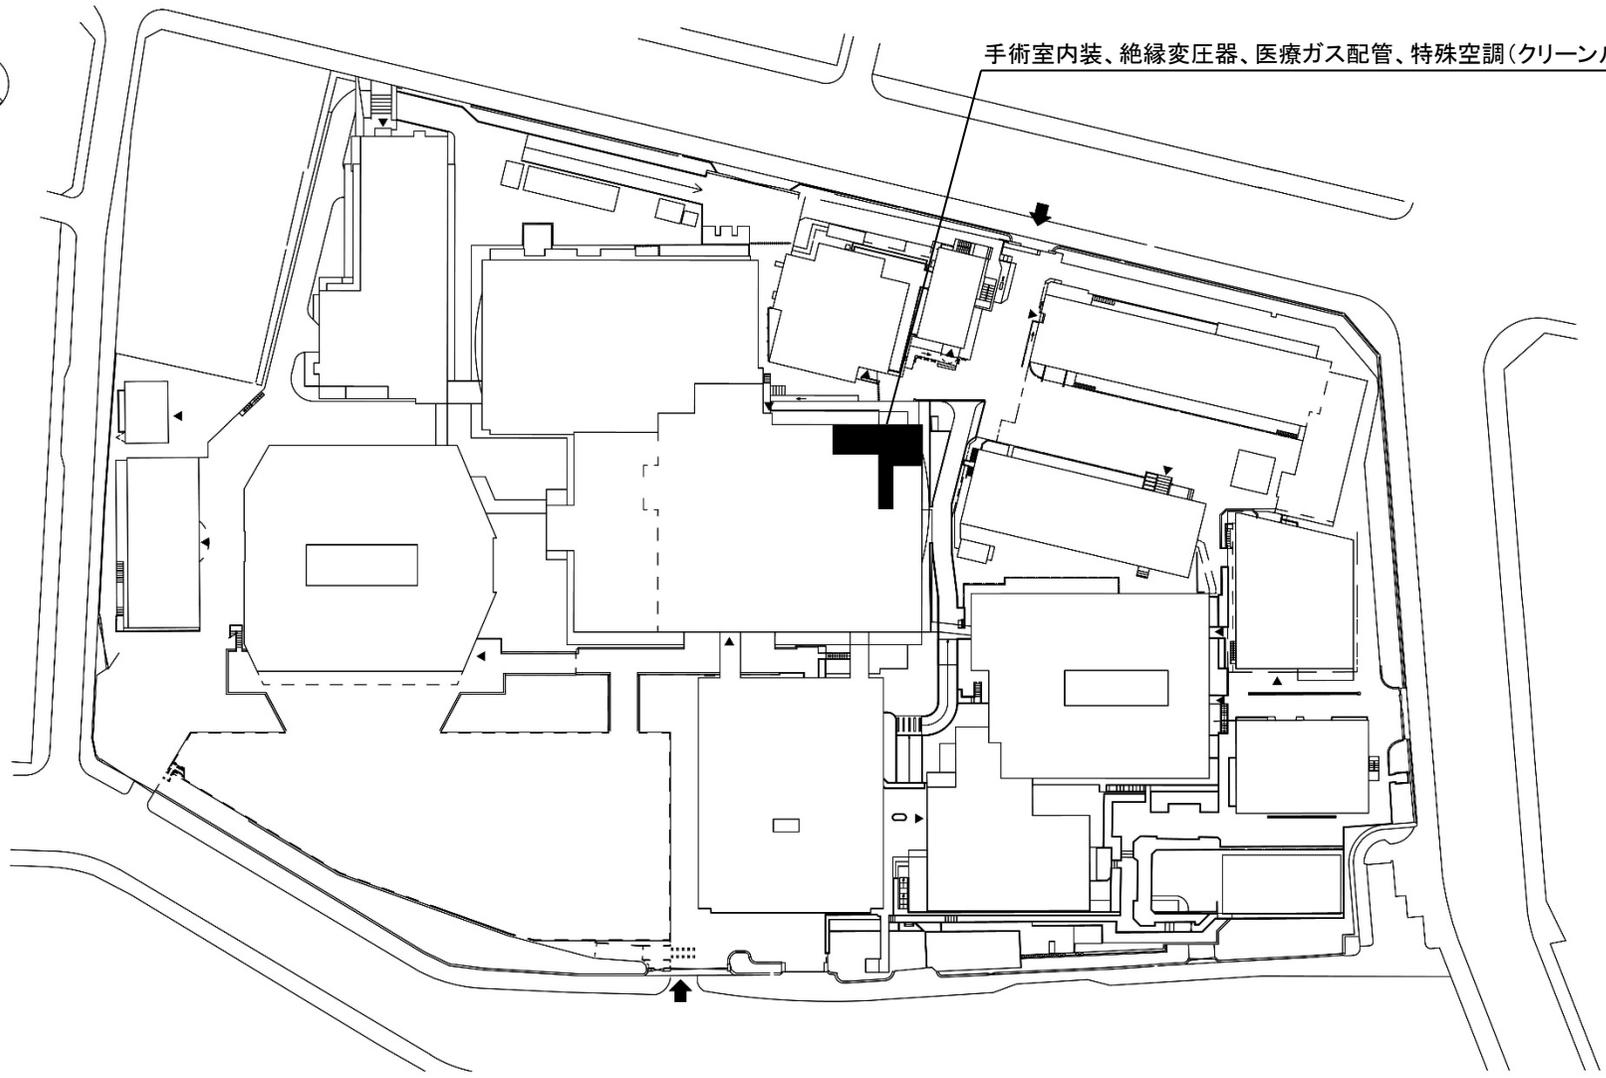


手術室内装、絶縁変圧器、医療ガス配管、特殊空調(クリーンルーム)等

団地名	001 湯島	事業名	東京医科歯科大学(医病)基幹・環境整備(手術室)	配置図	1/1,500
-----	--------	-----	--------------------------	-----	---------

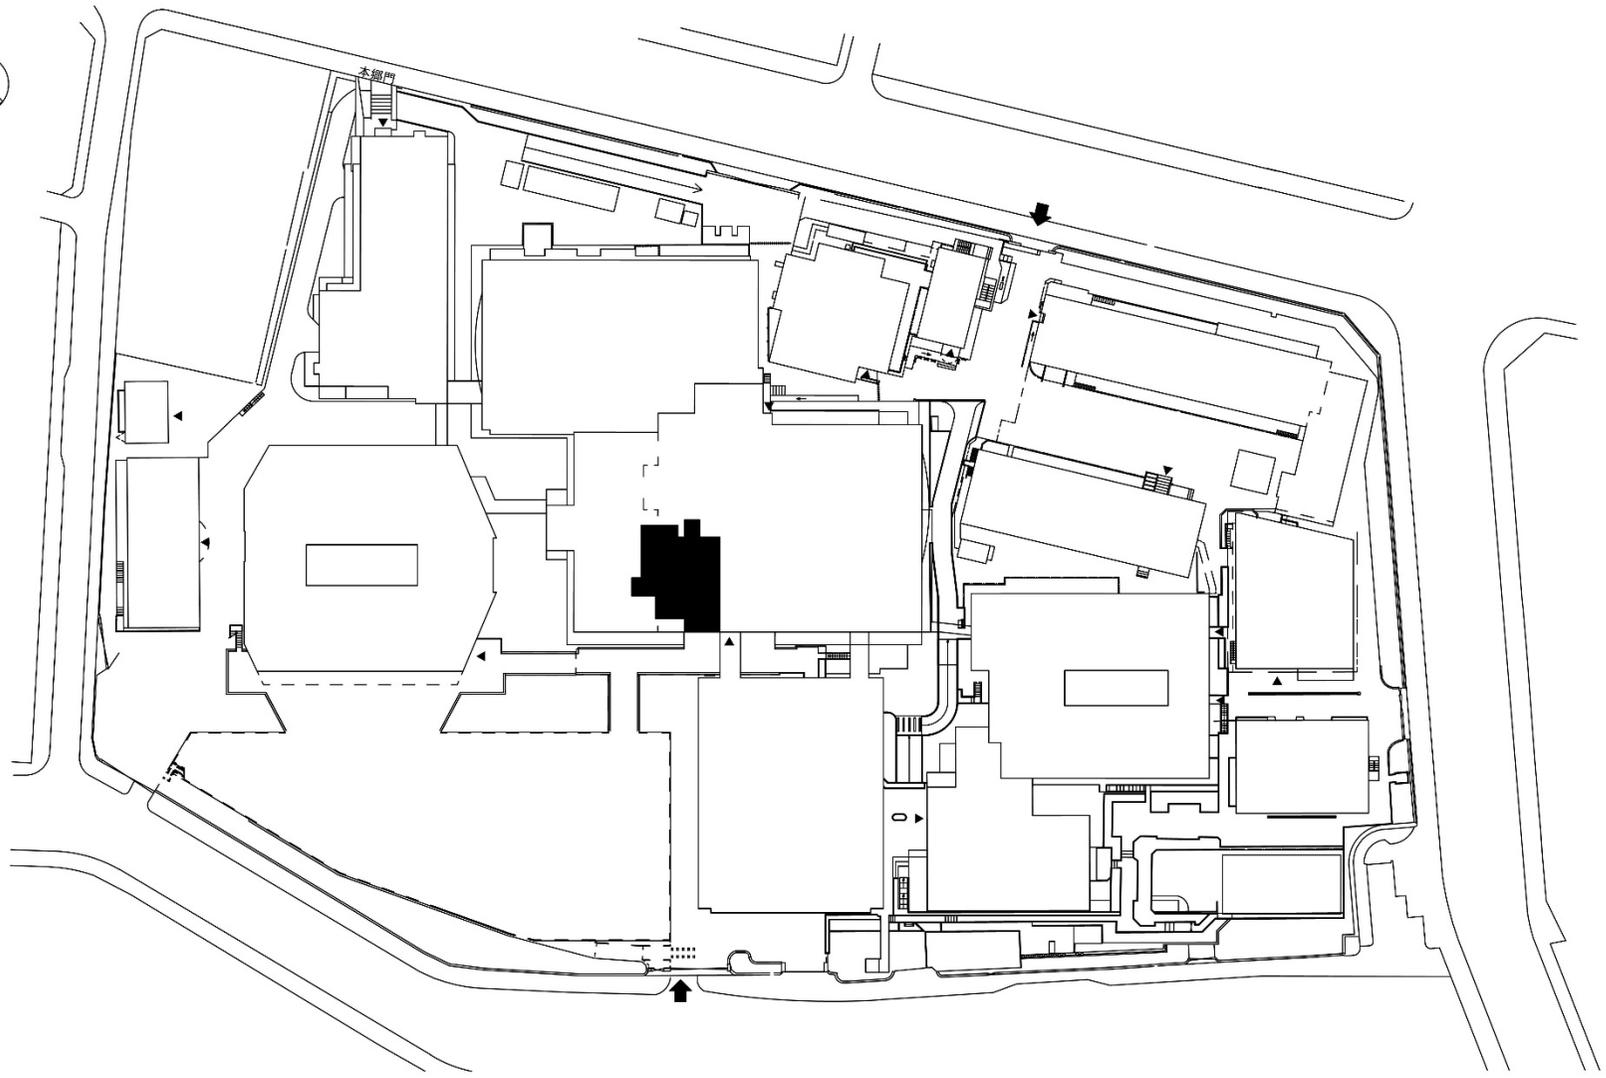

団地名	001 湯島	事業名	東京医科歯科大学(医病)A棟改修(画像診断センター)	配置図	1/1,500
-----	--------	-----	----------------------------	-----	---------

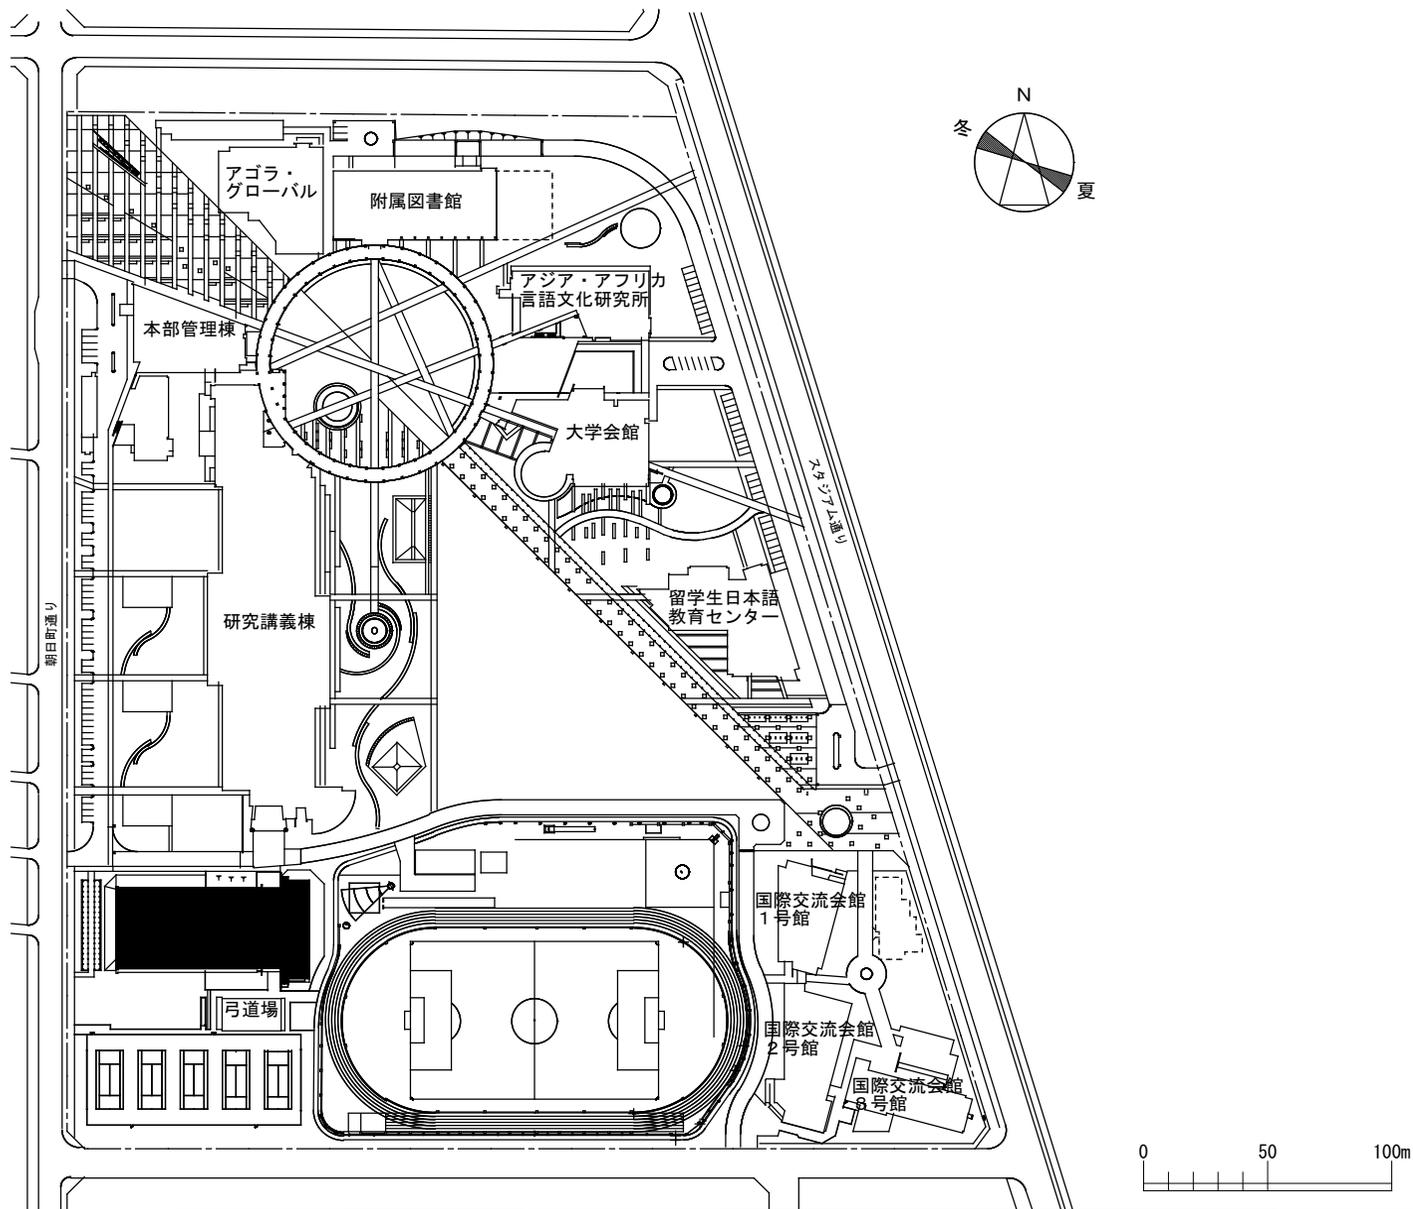

団地名


010 府中

事業名

東京外国語大学(府中)長寿命化促進事業


配置図

1/3000

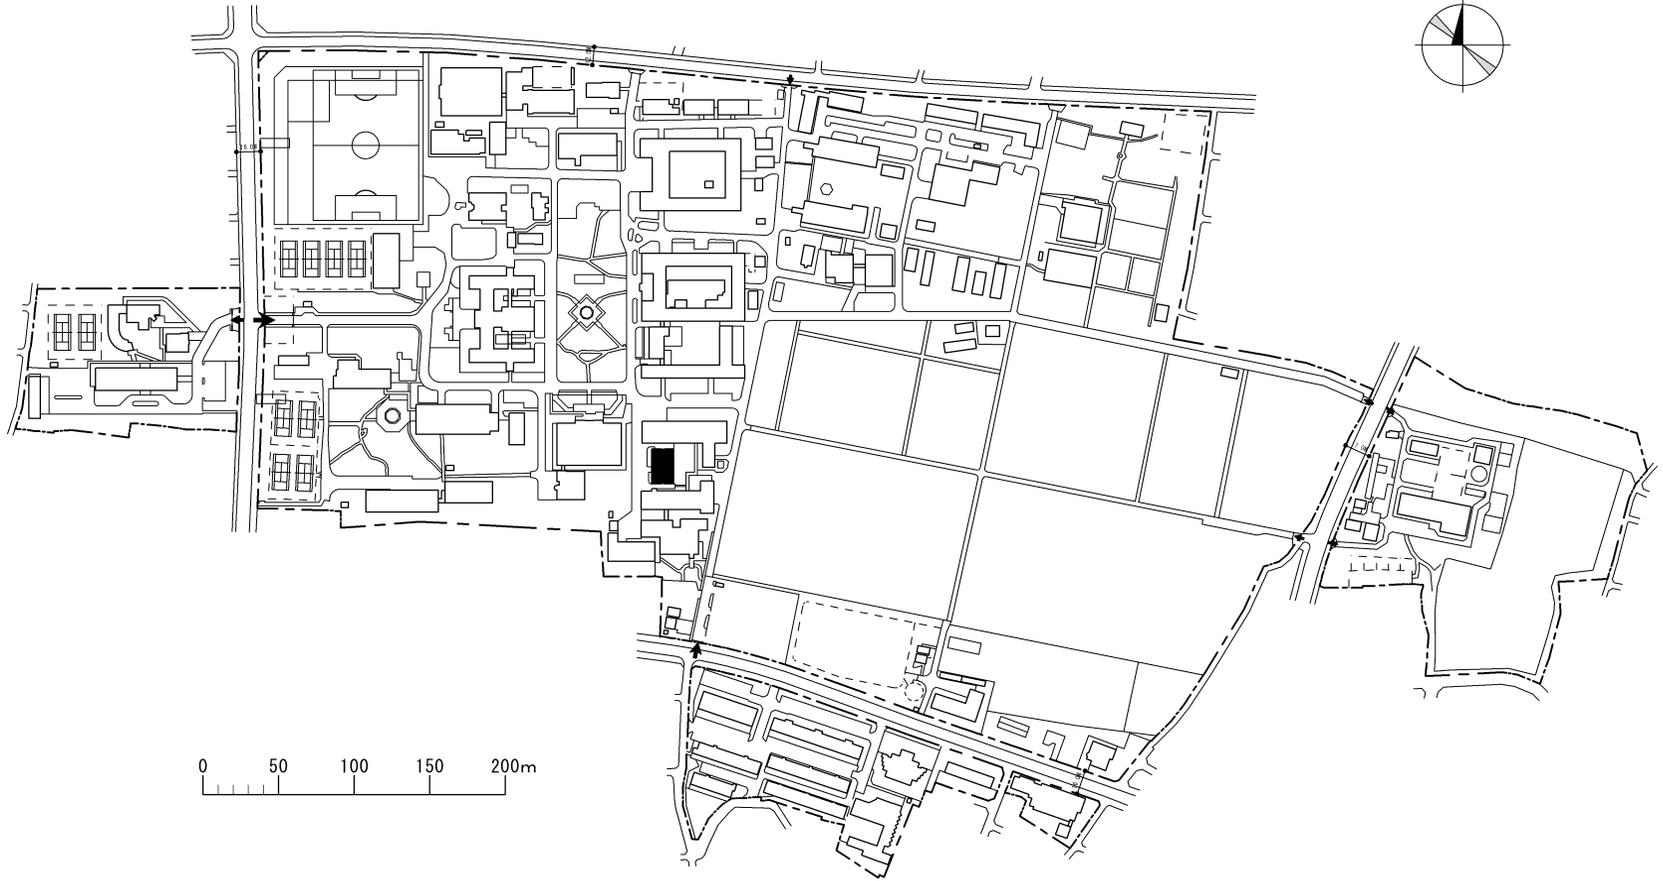


団地名	002 府中幸町	事業名	東京農工大学（府中幸町）長寿命化促進事業	配置図	1/5,000
-----	----------	-----	----------------------	-----	---------

 夏季主方向




N  
冬季主方向


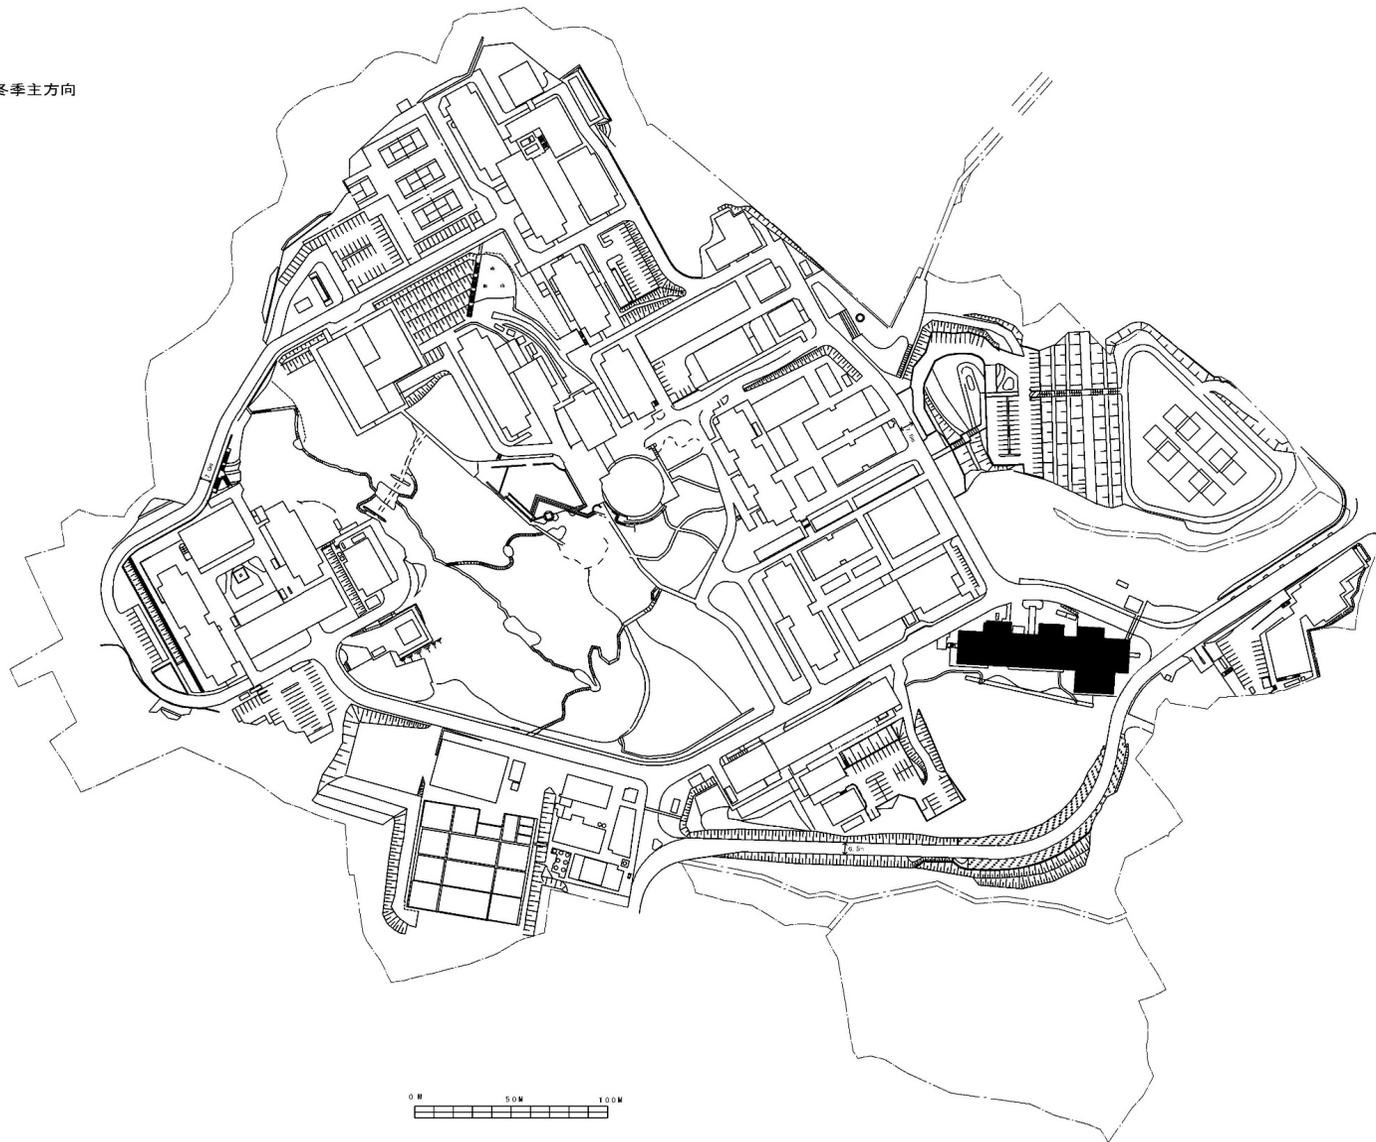


0 M 50 M 100 M



団地名	013 すすかけ台	事業名	東京工業大学(すすかけ台)総合研究棟改修(理工系)	配置図	1/4,000
-----	-----------	-----	---------------------------	-----	---------

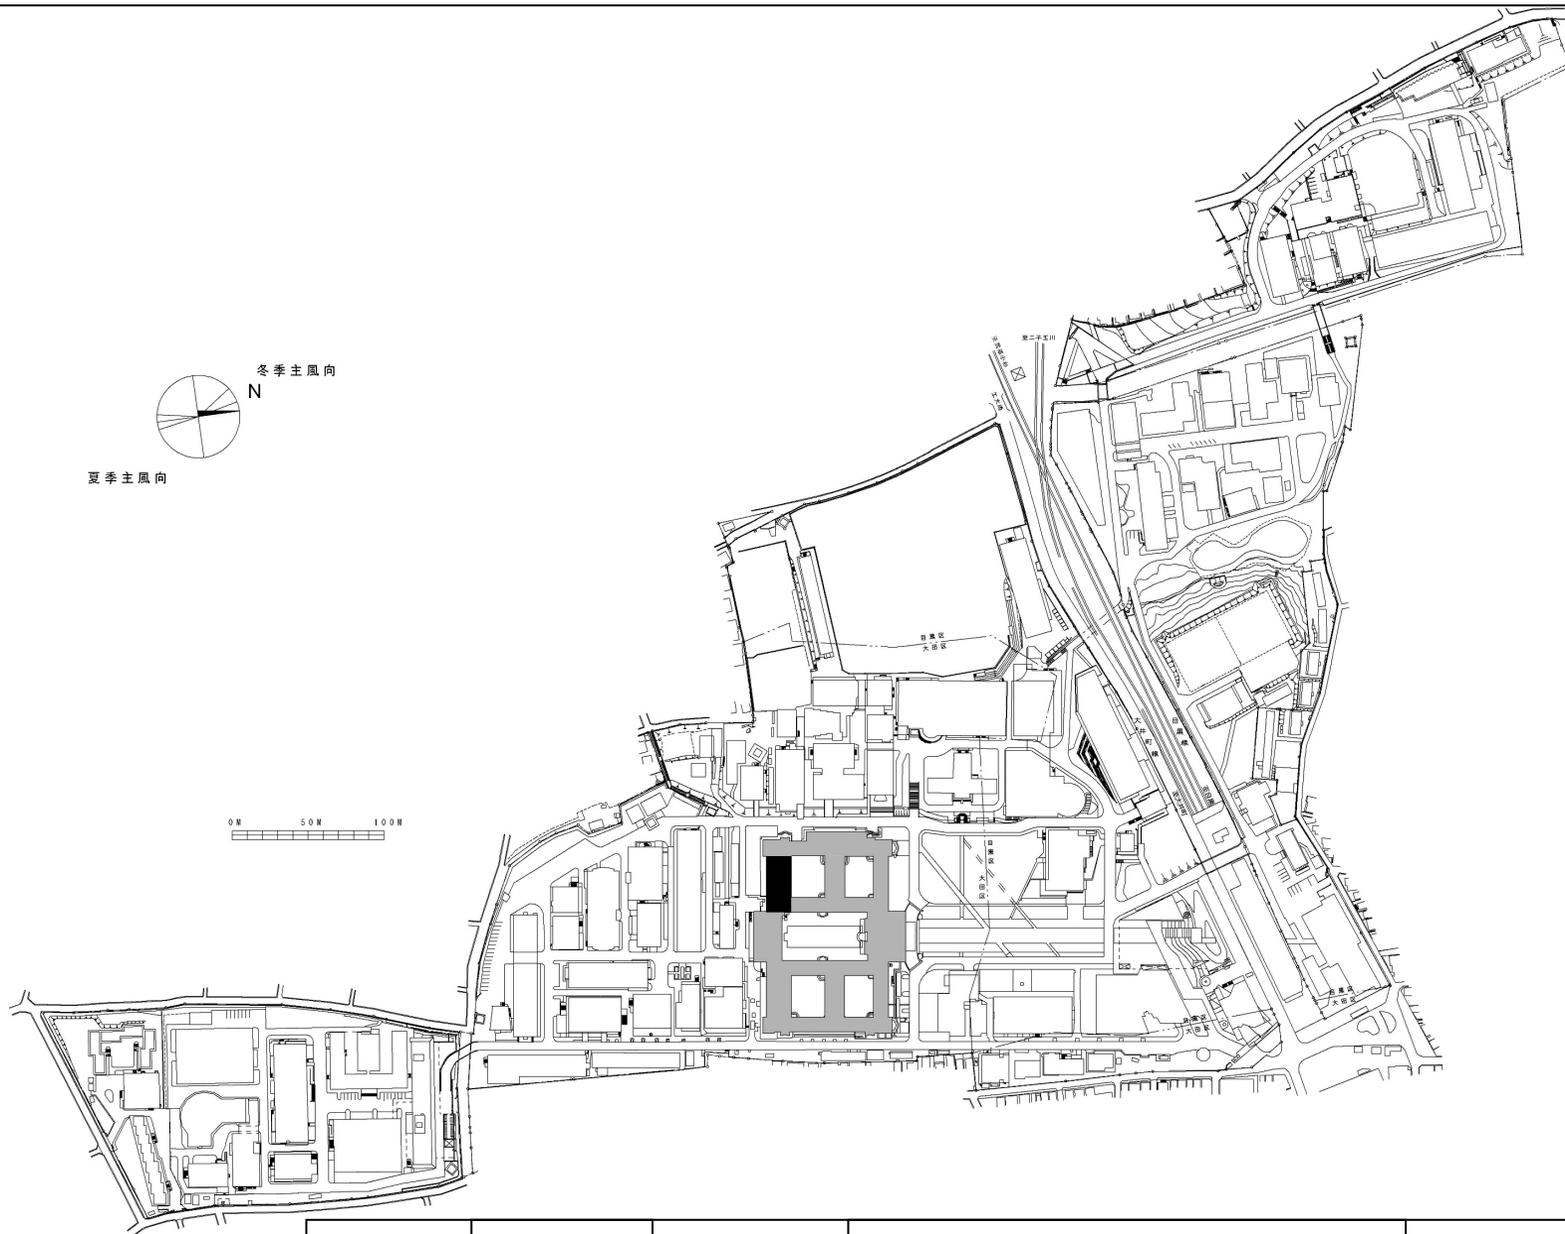


団地名	001 大岡山	事業名	東京工業大学(大岡山)本館改修Ⅶ	配置図	1/5,000
-----	---------	-----	------------------	-----	---------

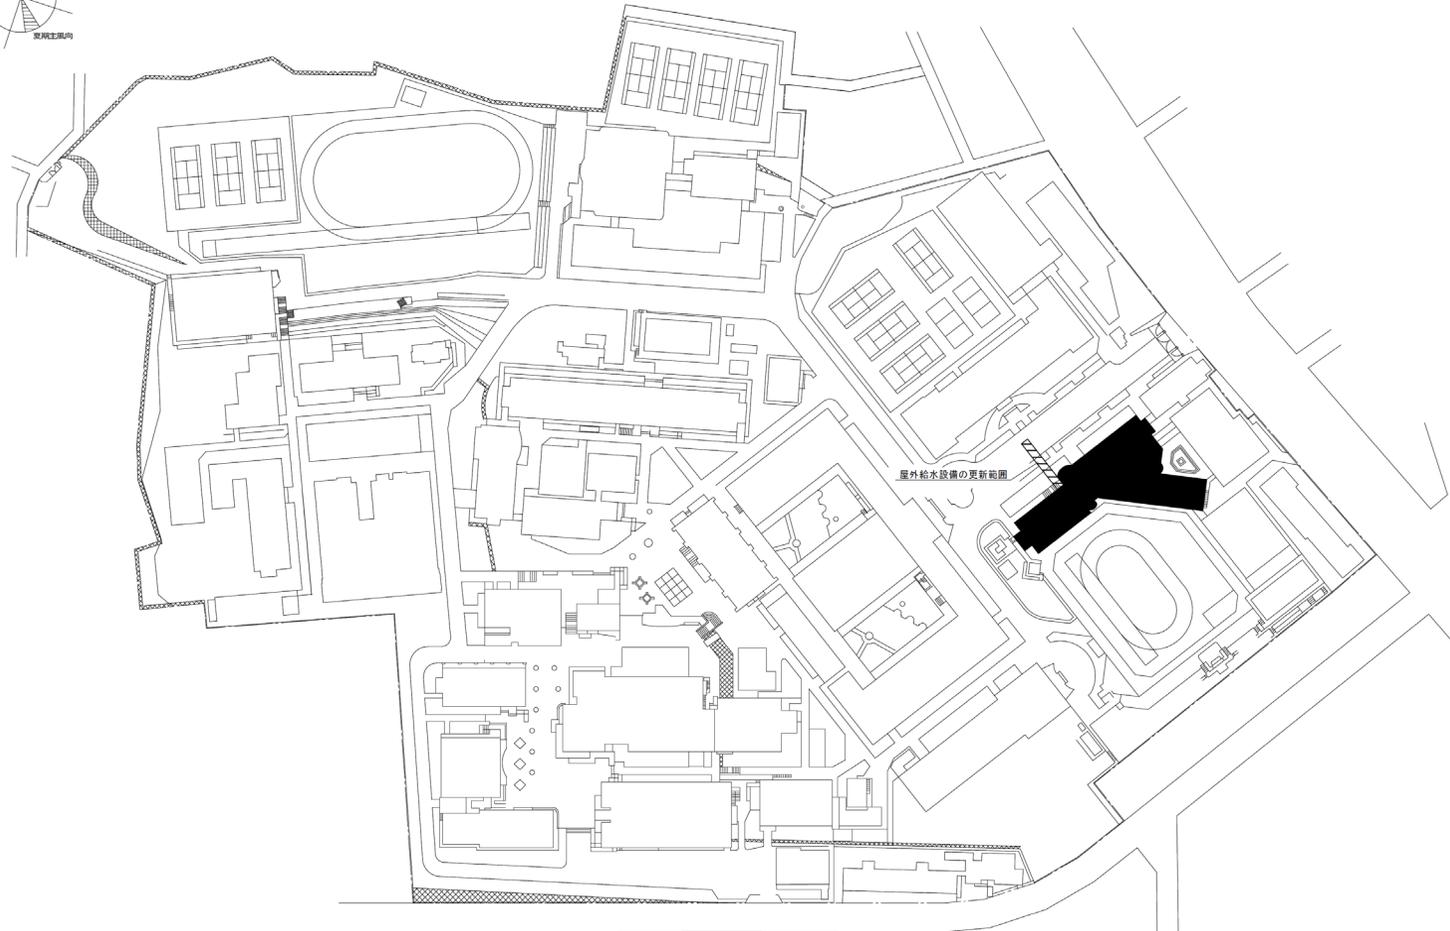 



団地名	001大塚(附小)	事業名	お茶の水女子大学(大塚(附小)) ライフライン再生(給排水設備)	配置図	1/2,500
-----	-----------	-----	-------------------------------------	-----	---------

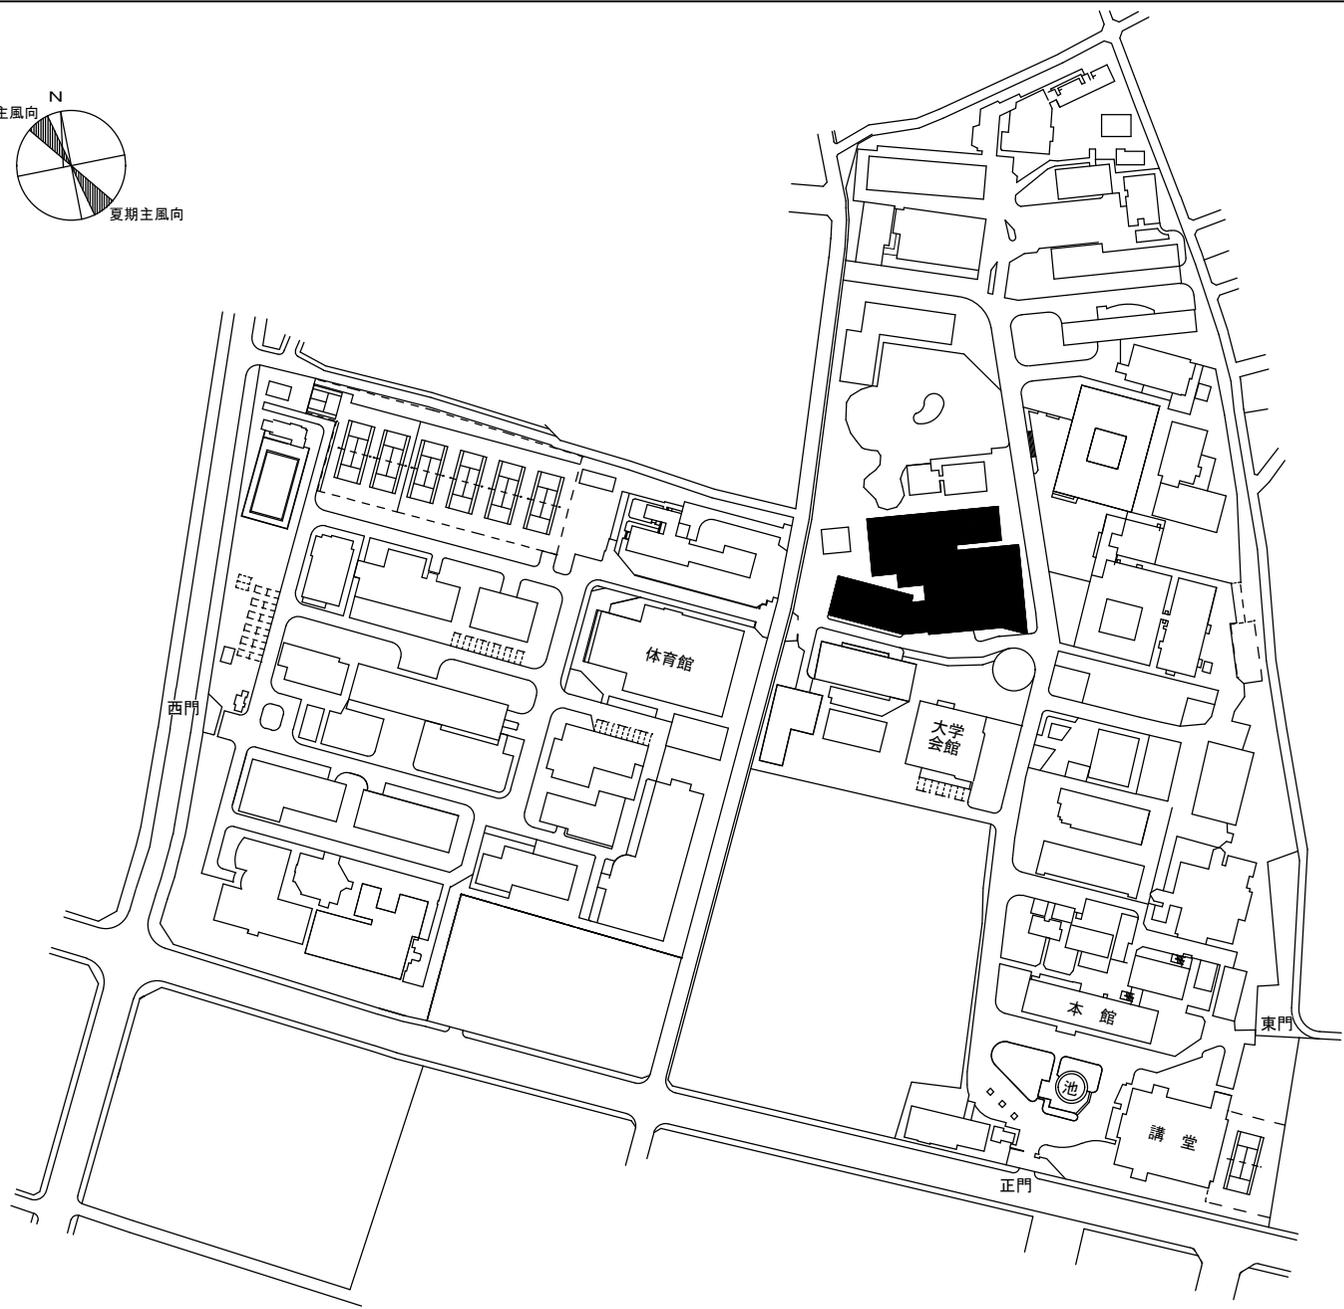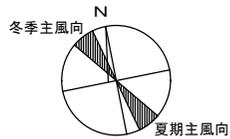



団地名	001調布	事業名	電気通信大学（調布）長寿命化促進事業	配置図	1/3000
-----	-------	-----	--------------------	-----	--------

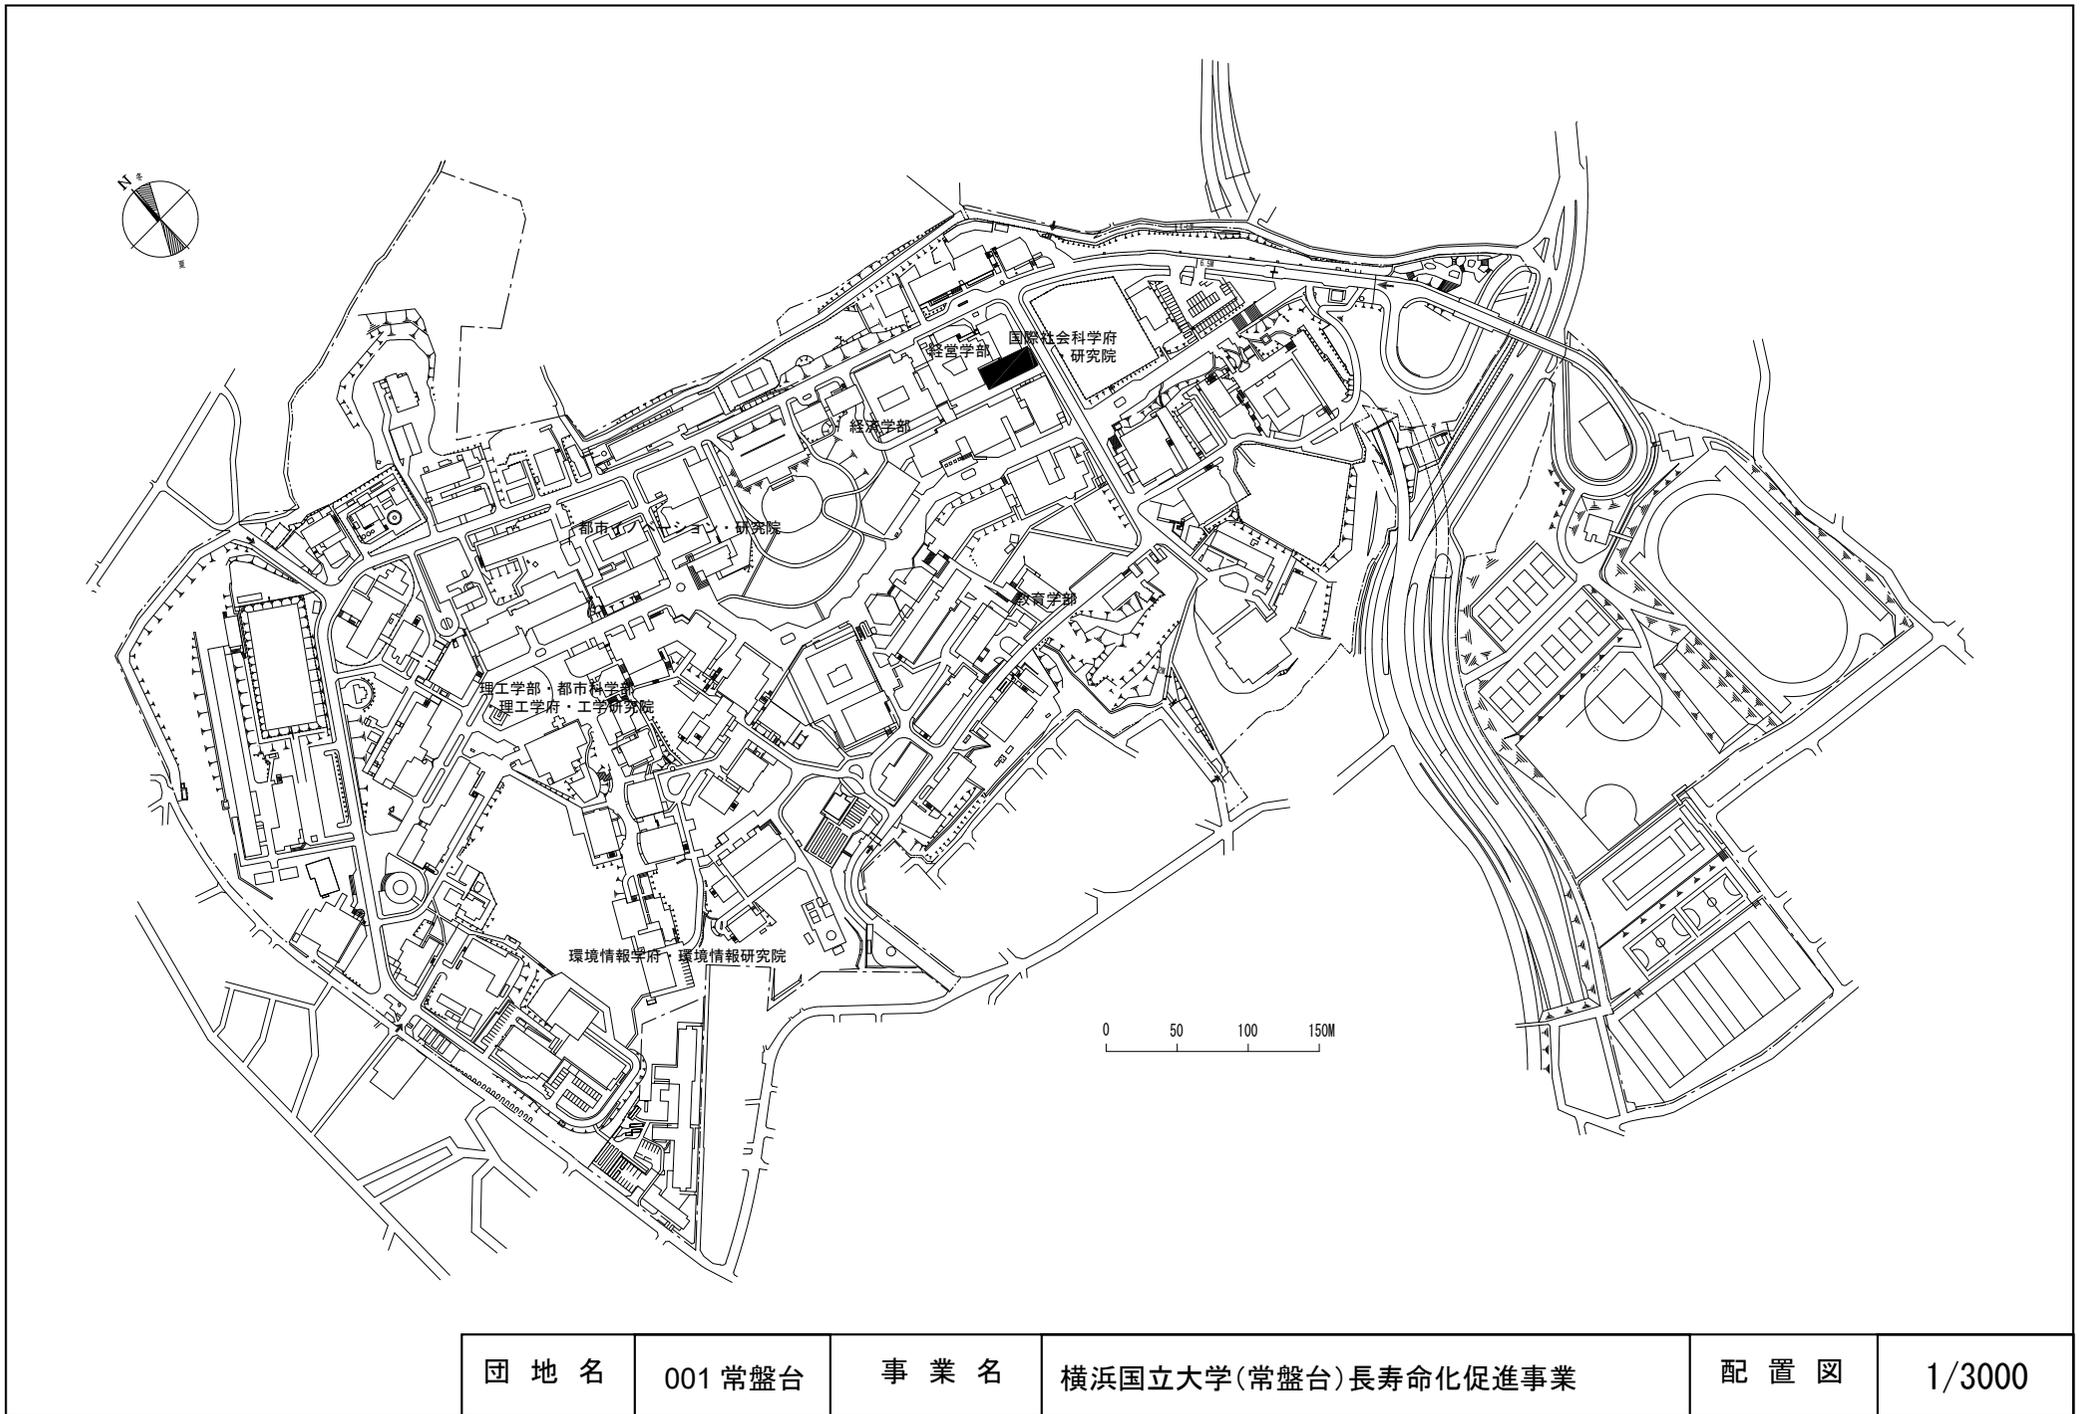


団地名	001 常盤台	事業名	横浜国立大学(常盤台)長寿命化促進事業	配置図	1/3000
-----	---------	-----	---------------------	-----	--------

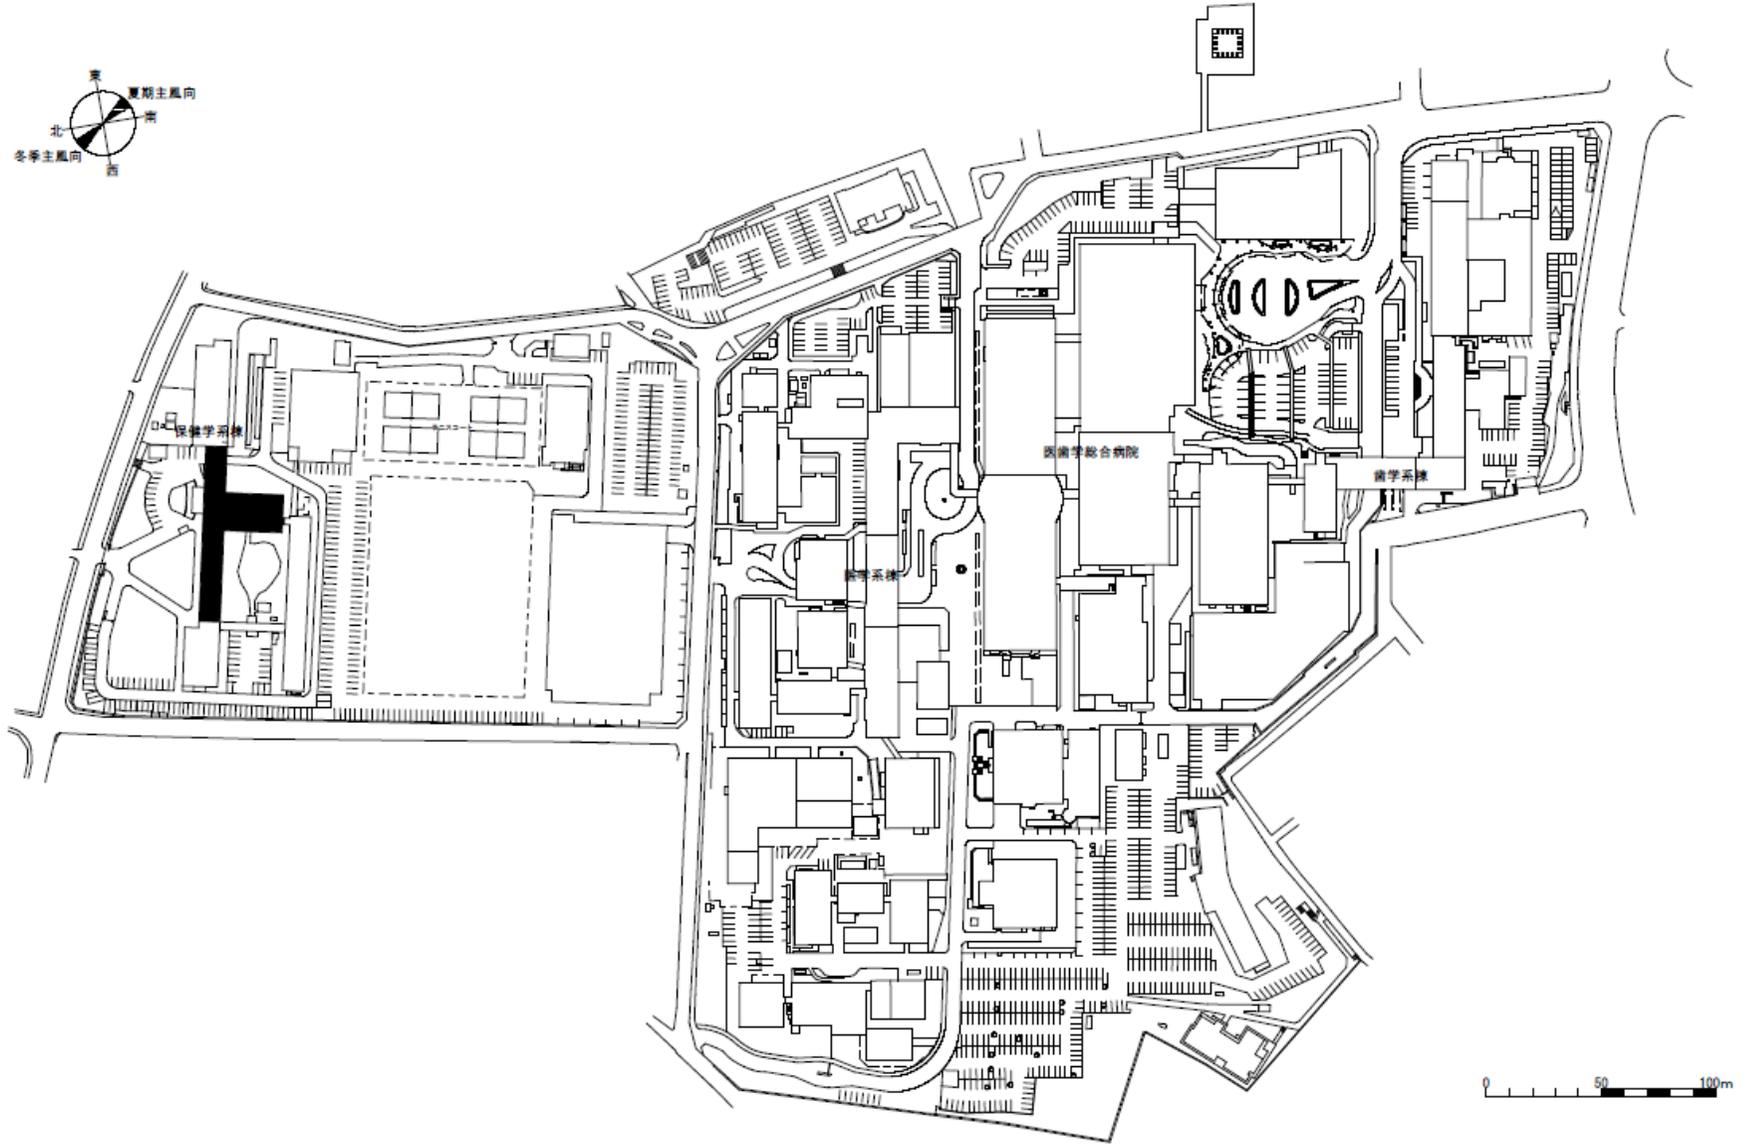 


団地名	003 旭町	事業名	新潟大学(旭町)総合研究棟改修Ⅱ(保健学系)	配置図	1/3,000
-----	--------	-----	------------------------	-----	---------

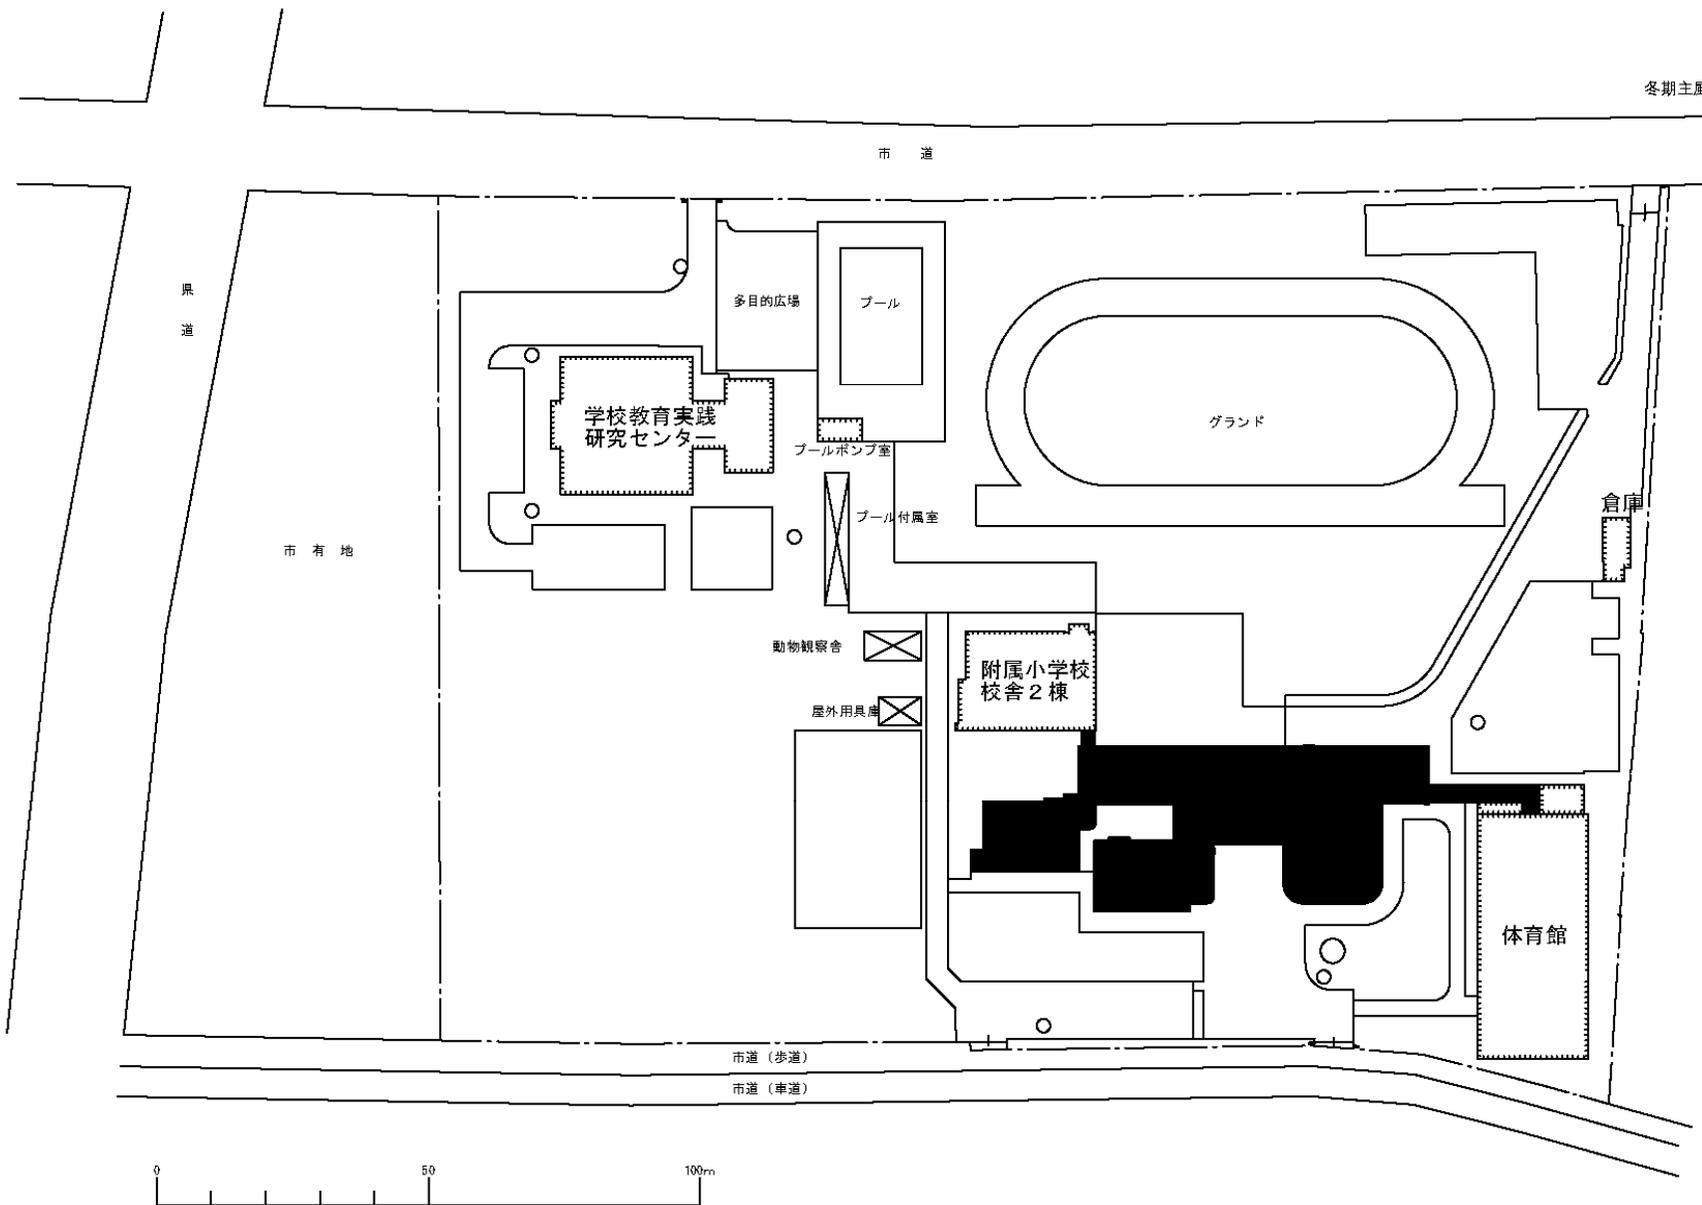
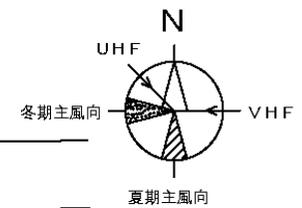


団地名	002 西城	事業名	上越教育大学(西城(附小))長寿命化促進事業	配置図	1/1, 500
-----	--------	-----	------------------------	-----	----------

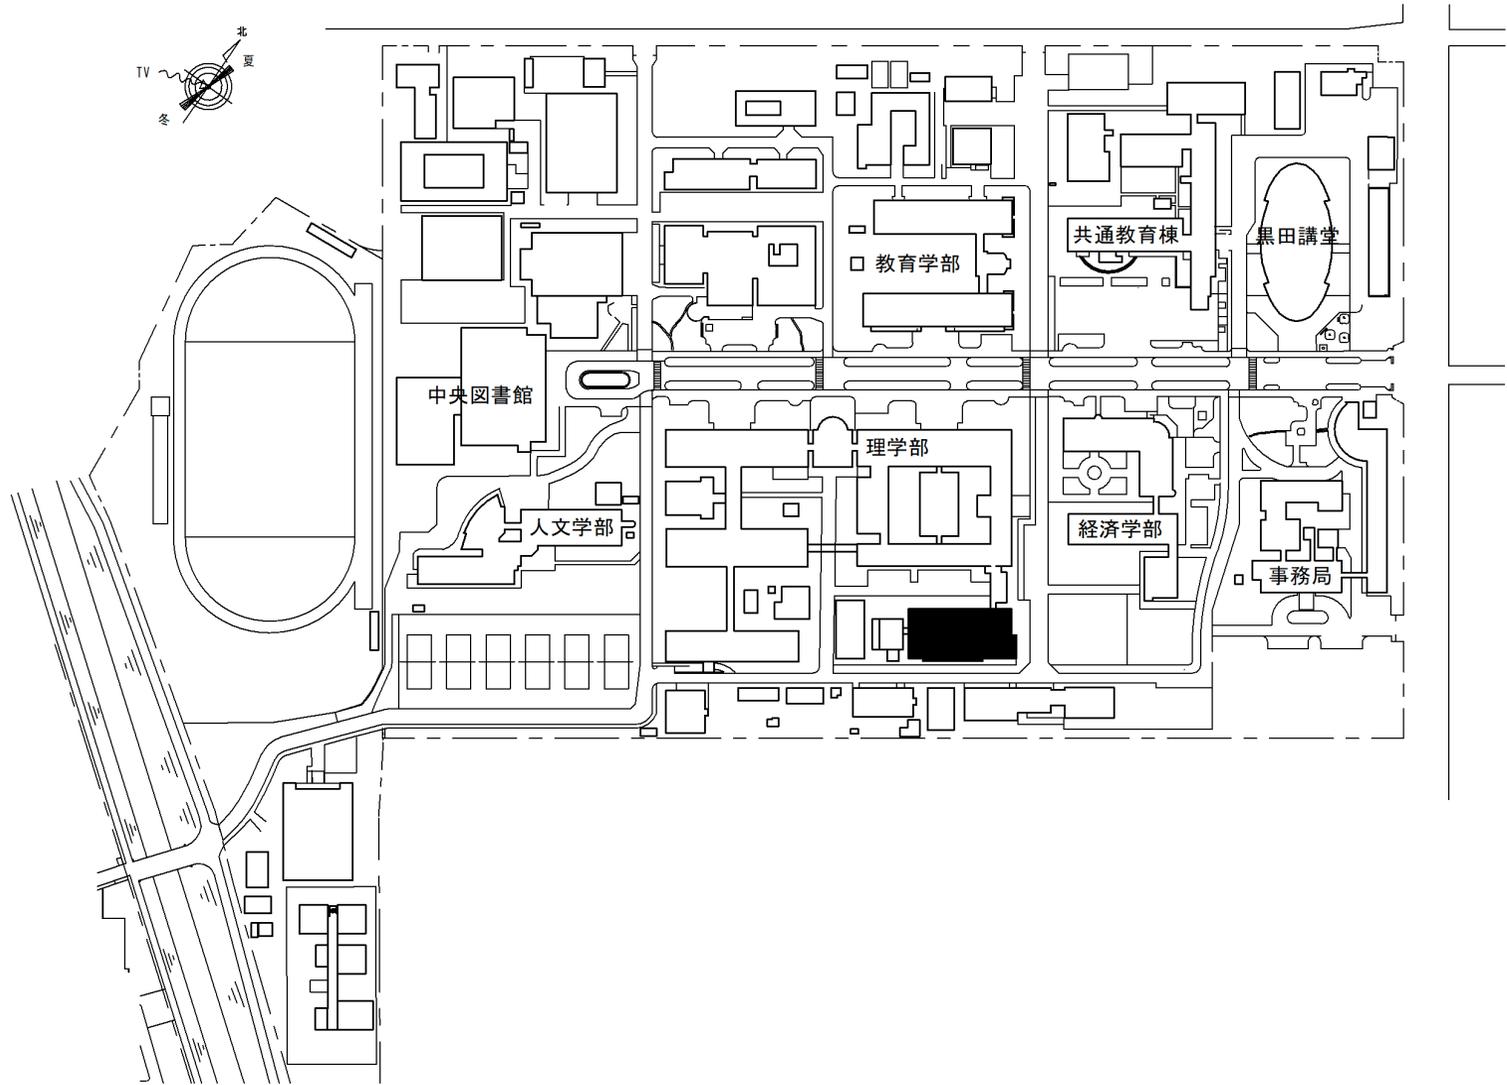


団地名	001 五福	事業名	富山大学(五福)長寿命化促進事業	配置図	1/3,000
-----	--------	-----	------------------	-----	---------

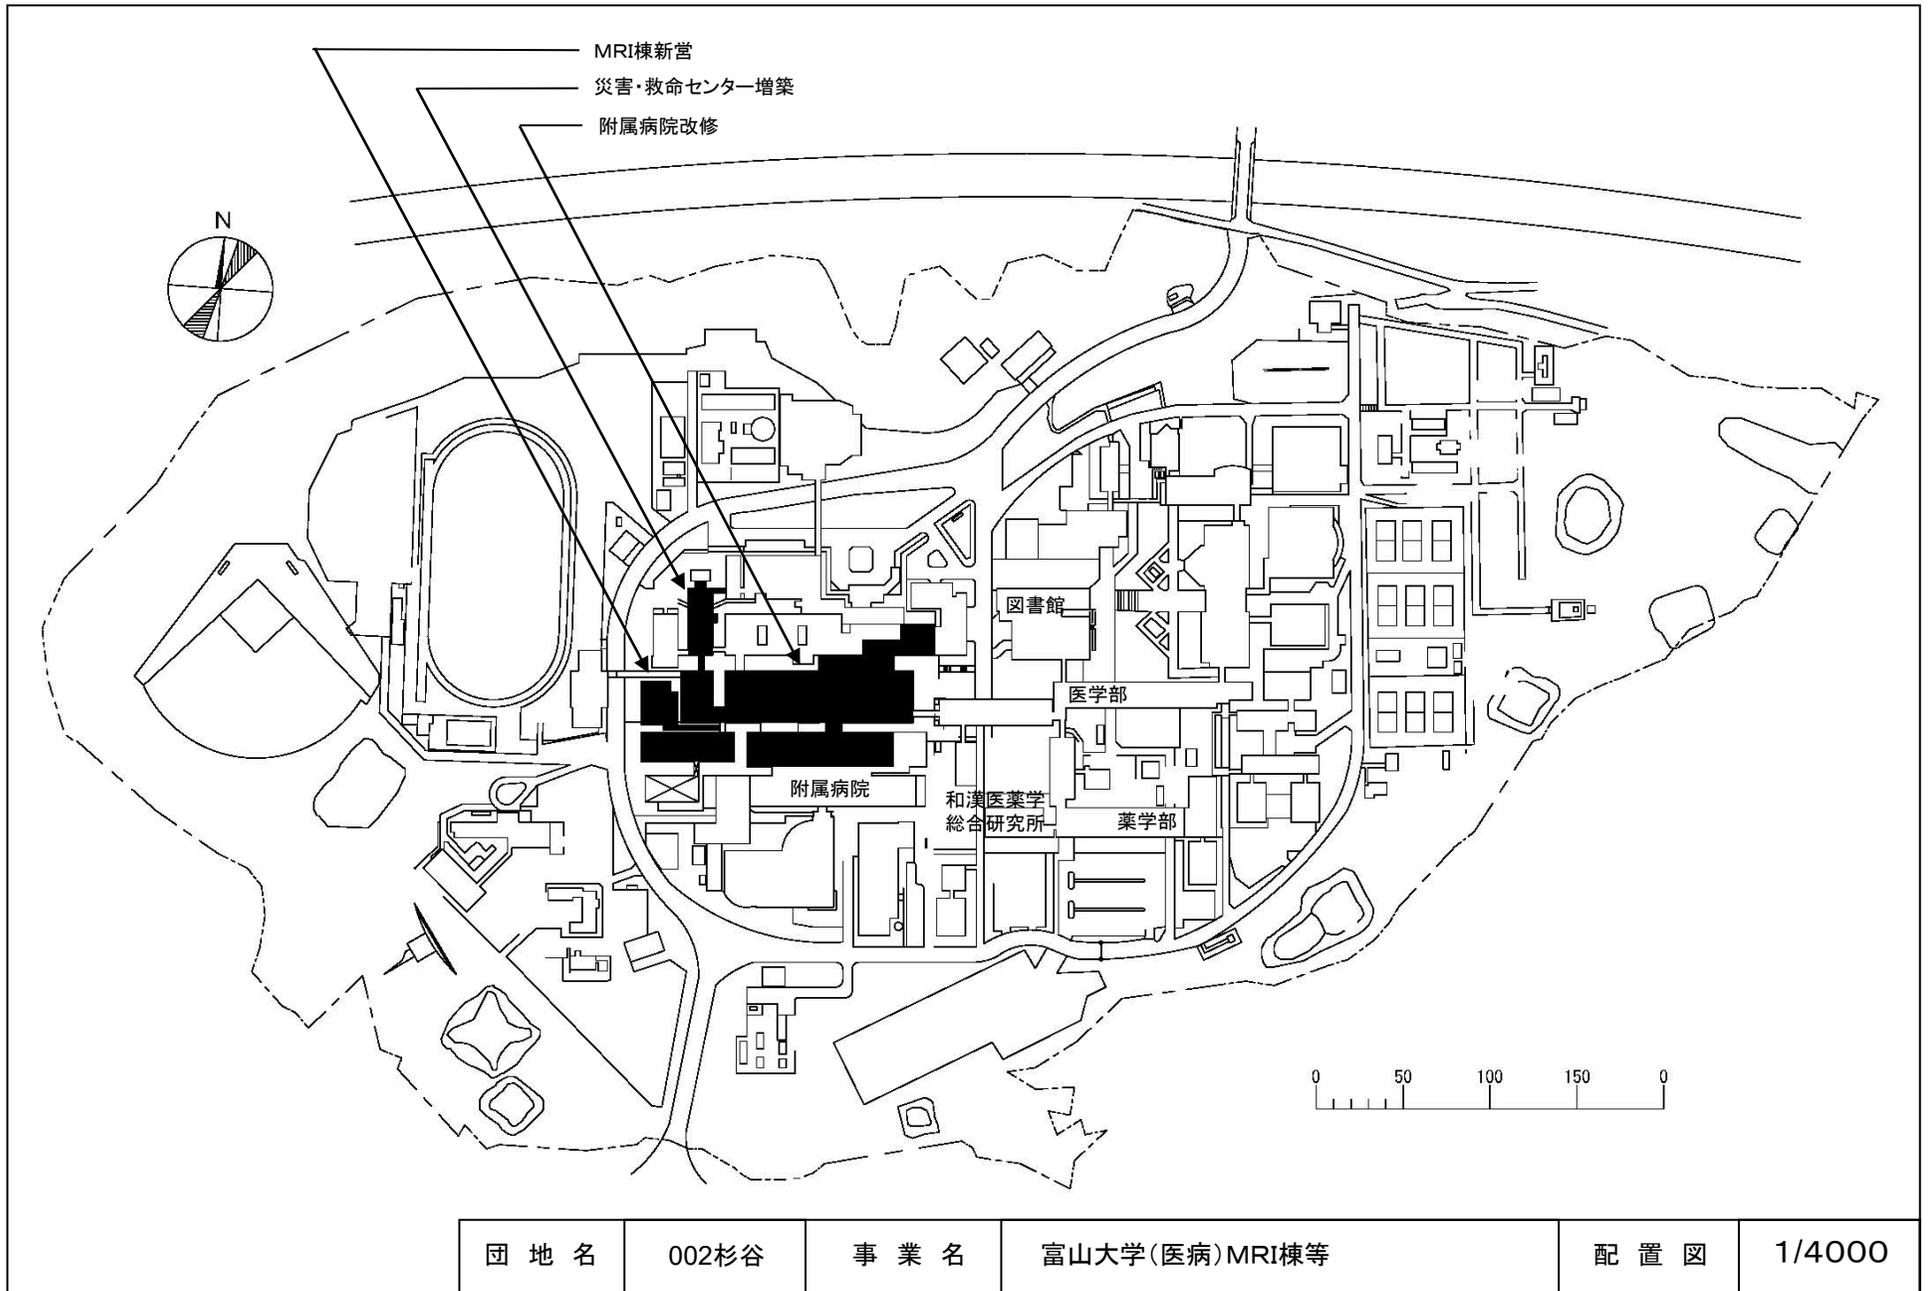


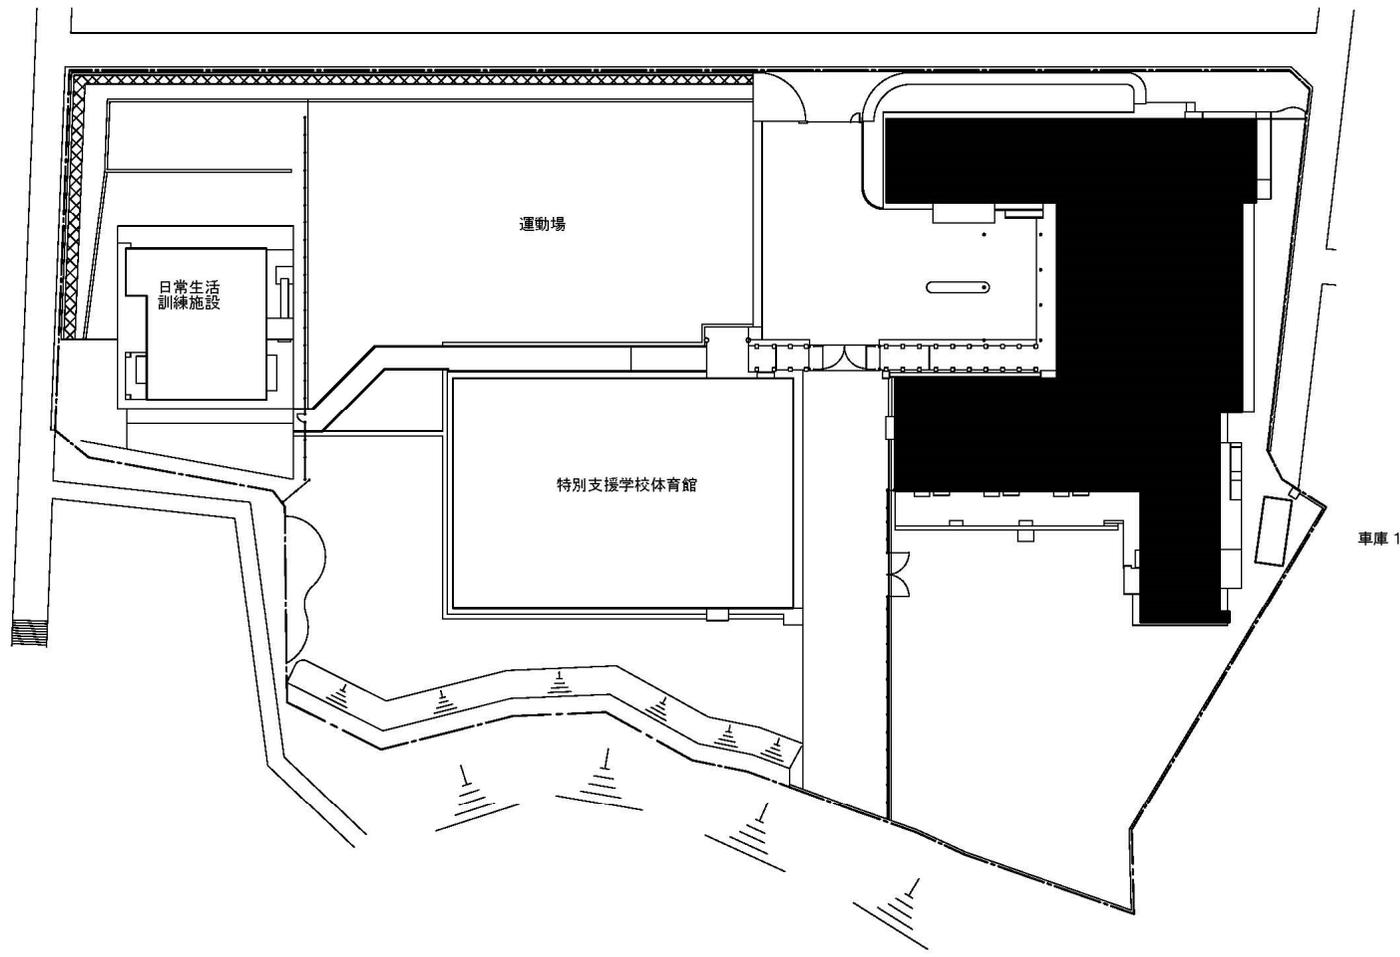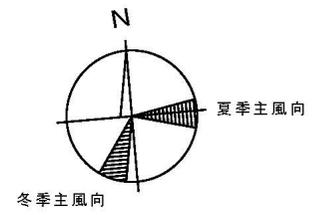


団地名	025 東兼六	事業名	金沢大学(東兼六(附特))長寿命化促進事業	配置図	1/600
-----	---------	-----	-----------------------	-----	-------

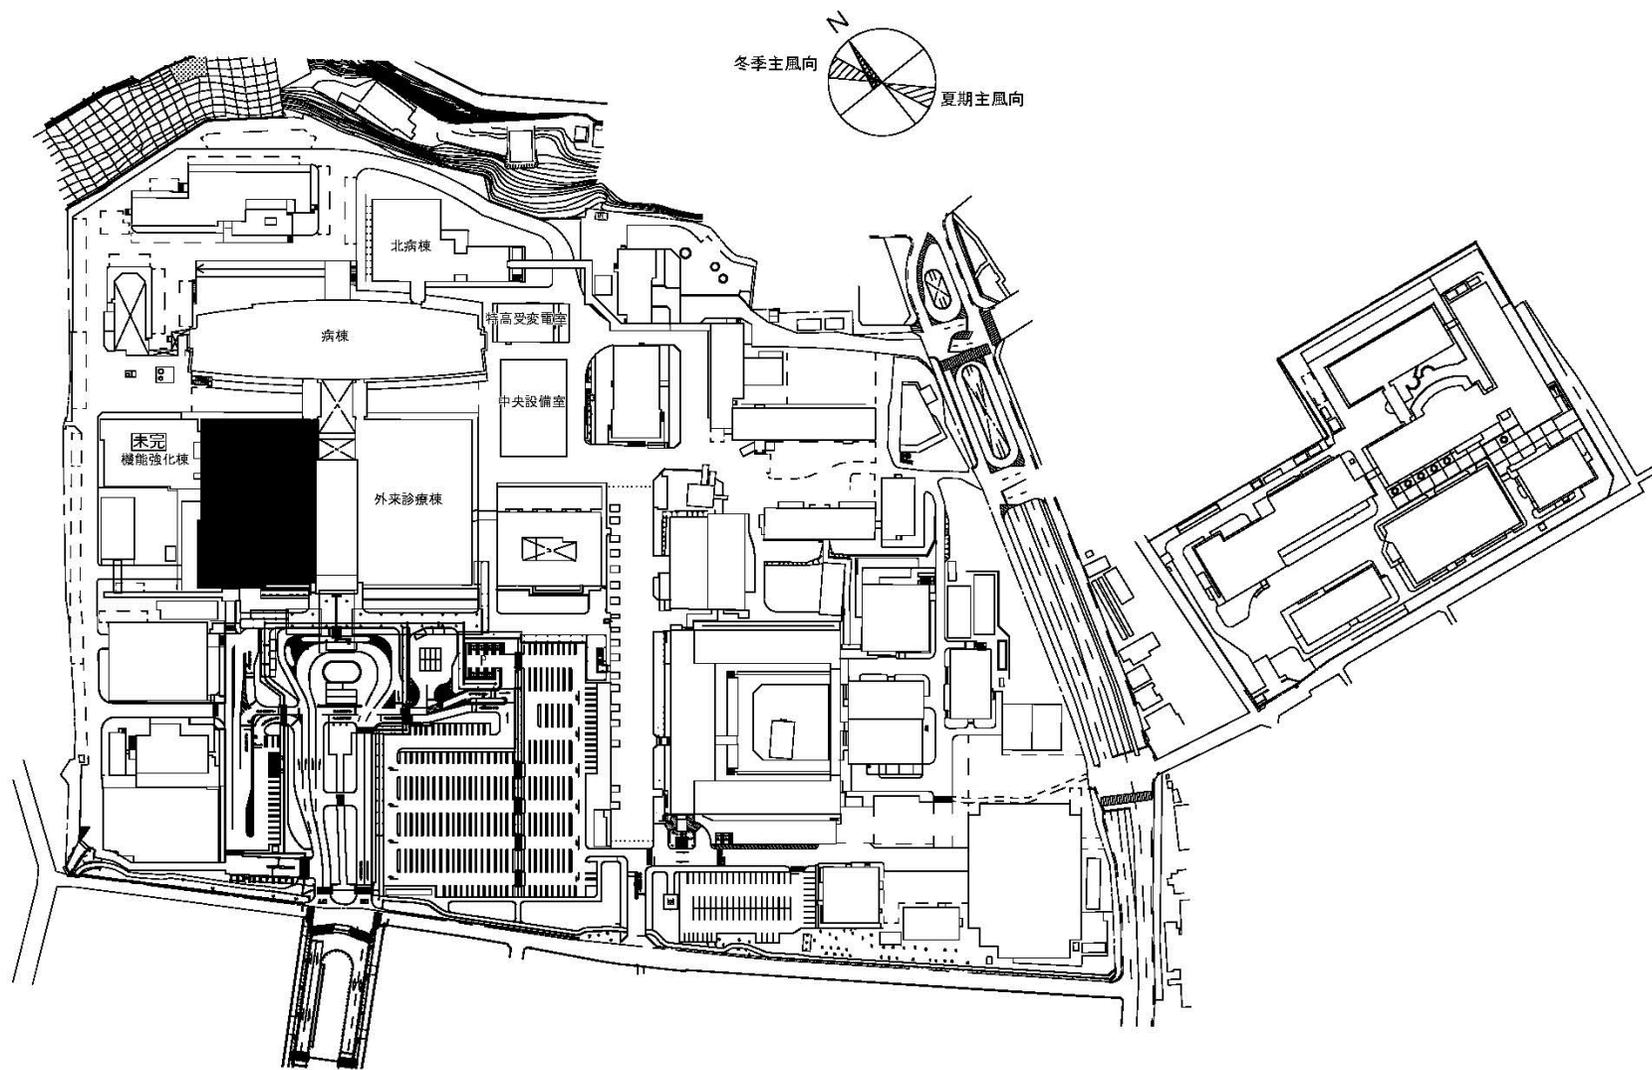




団地名	004 宝町	事業名	金沢大学(医病)ライフライン再生(空調設備)	配置図	1/3000
-----	--------	-----	------------------------	-----	--------

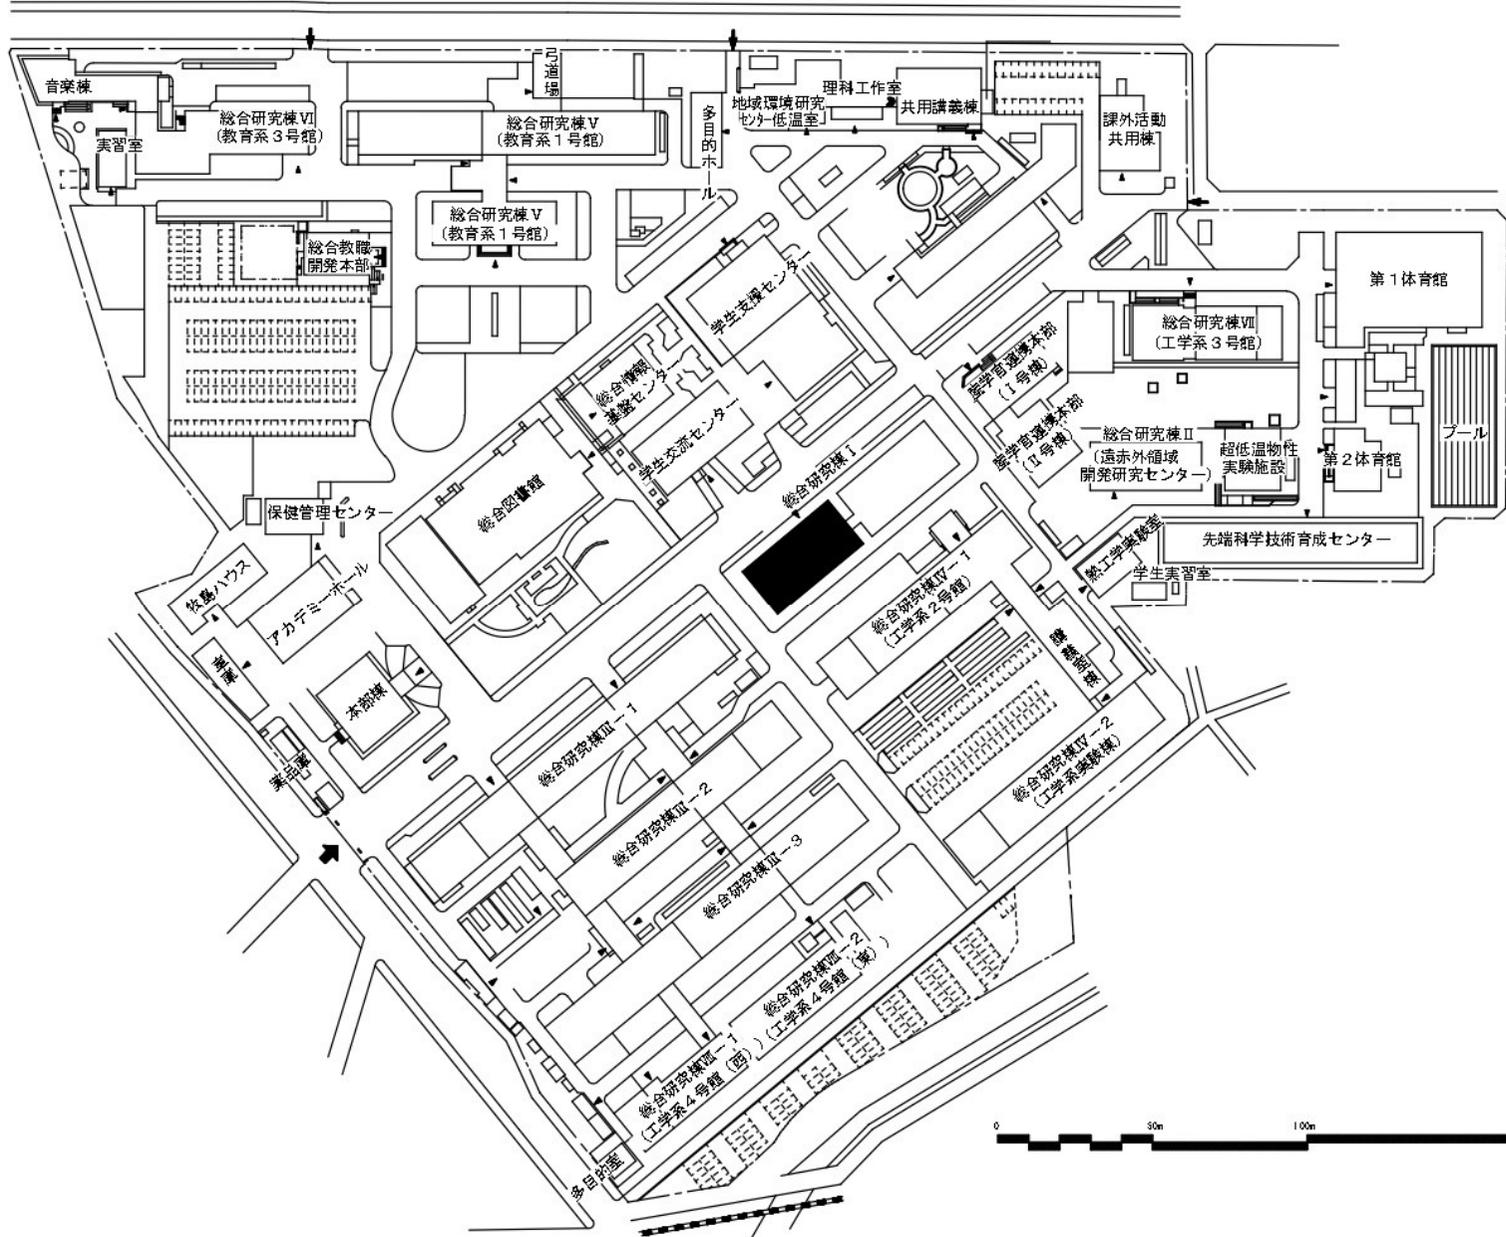


団地名	001 文京	事業名	福井大学(文京他)長寿命化促進事業 1/2	配置図	1/2,000
-----	--------	-----	-----------------------	-----	---------

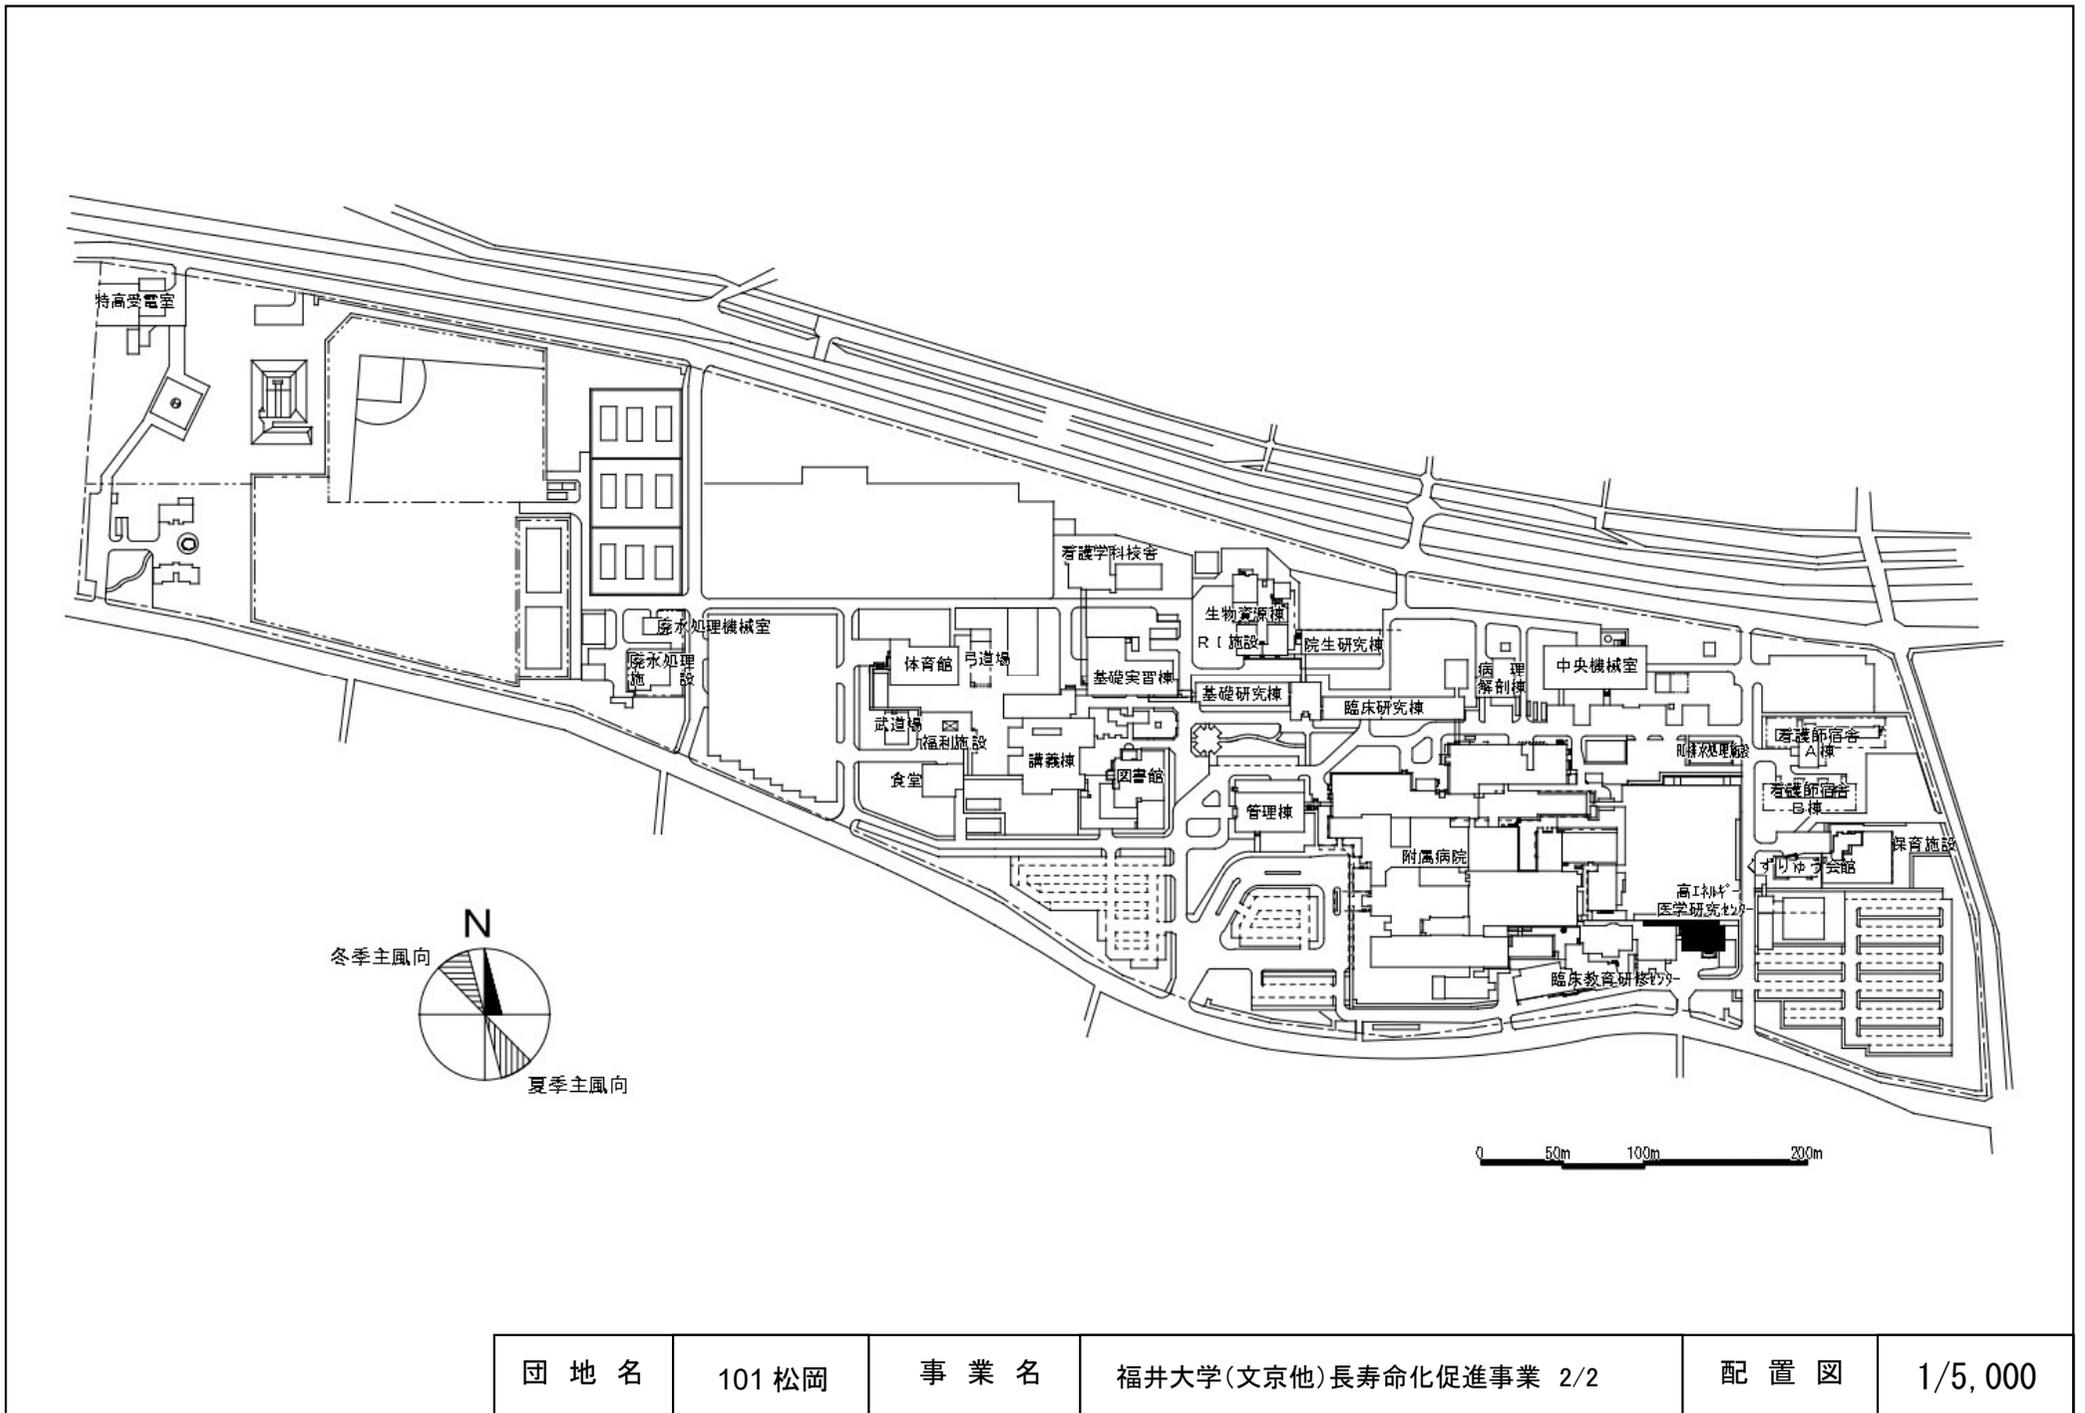


団地名	101 松岡	事業名	福井大学(文京他)長寿化促進事業 2/2	配置図	1/5,000
-----	--------	-----	----------------------	-----	---------

  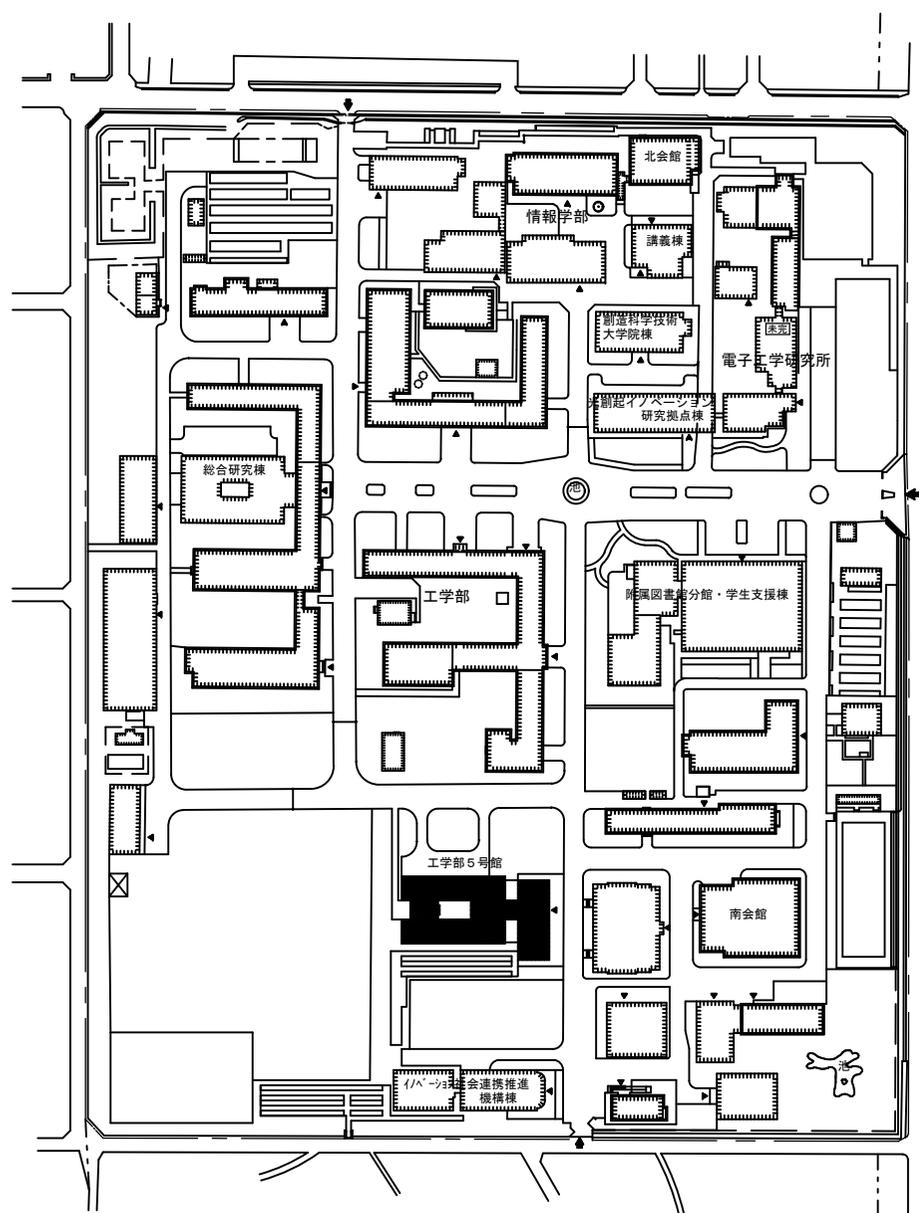


団地名	010 城北	事業名	静岡大学（城北）長寿化促進事業	配置図	S=1/3000
-----	--------	-----	-----------------	-----	----------

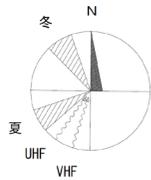


受水槽及び屋外給水管の更新

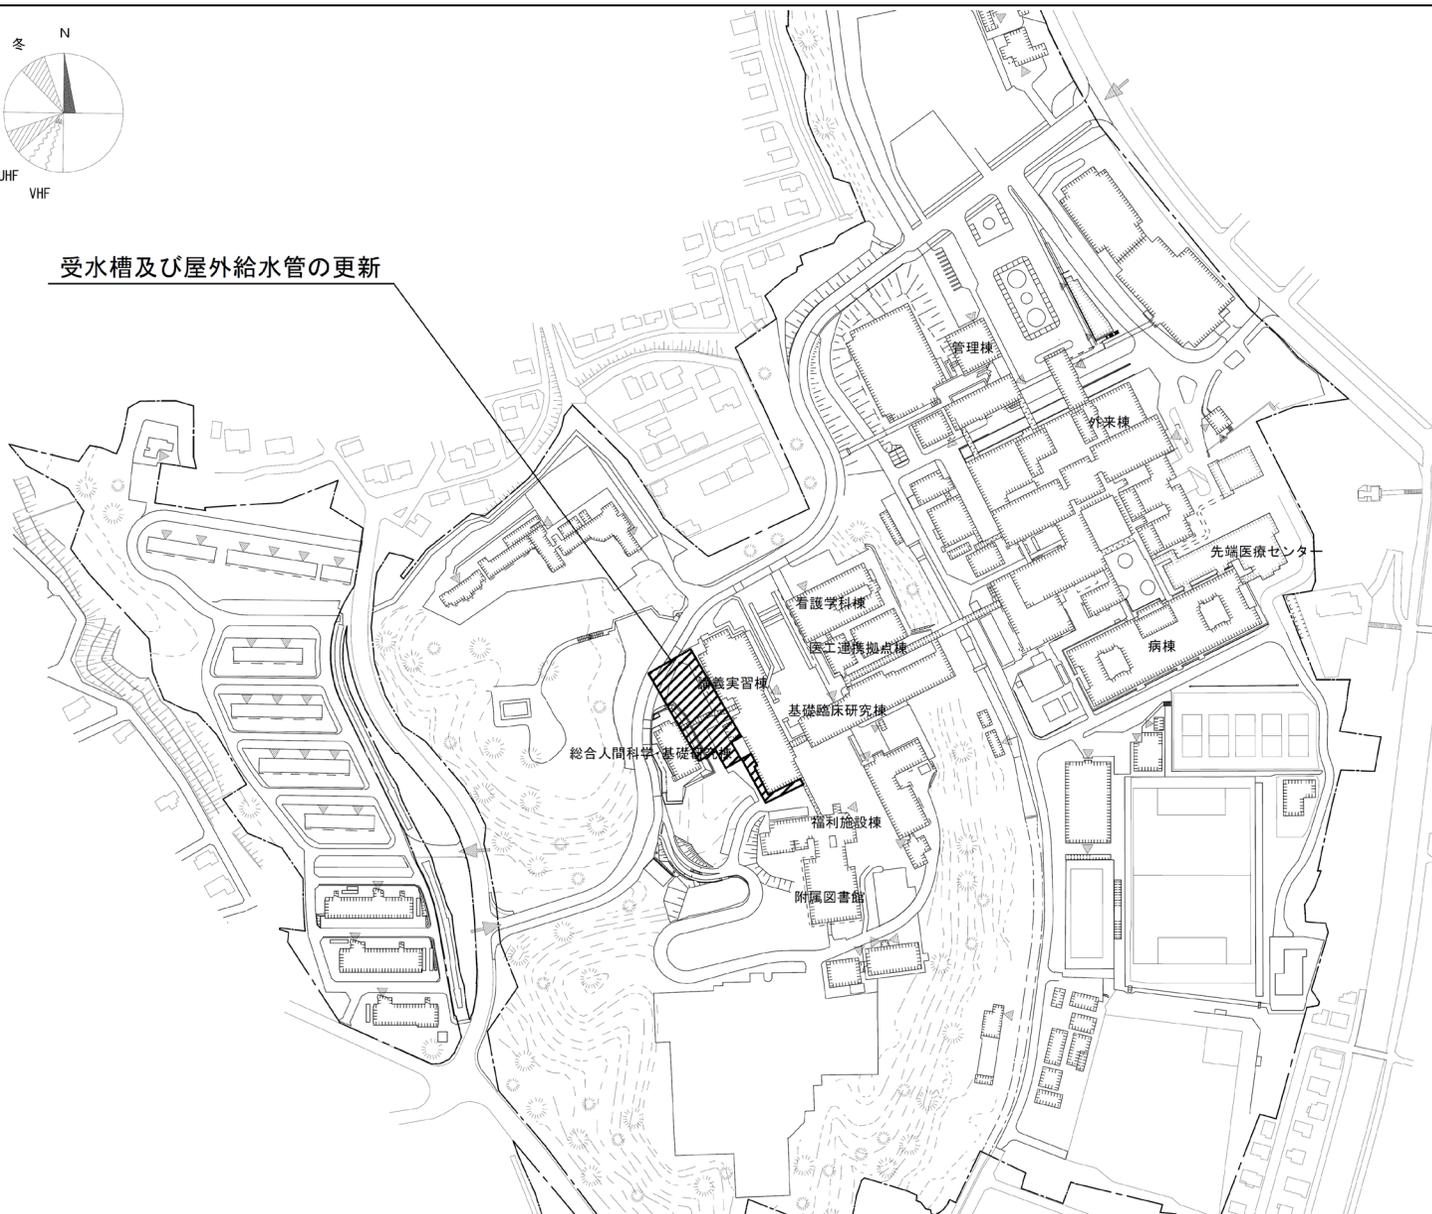


団地名	001 半田	事業名	浜松医科大学(半田)ライフライン再生Ⅲ(給水設備等)	配置図	1/4000
-----	--------	-----	----------------------------	-----	--------

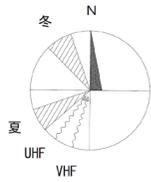


受水槽及び屋外給水管の更新

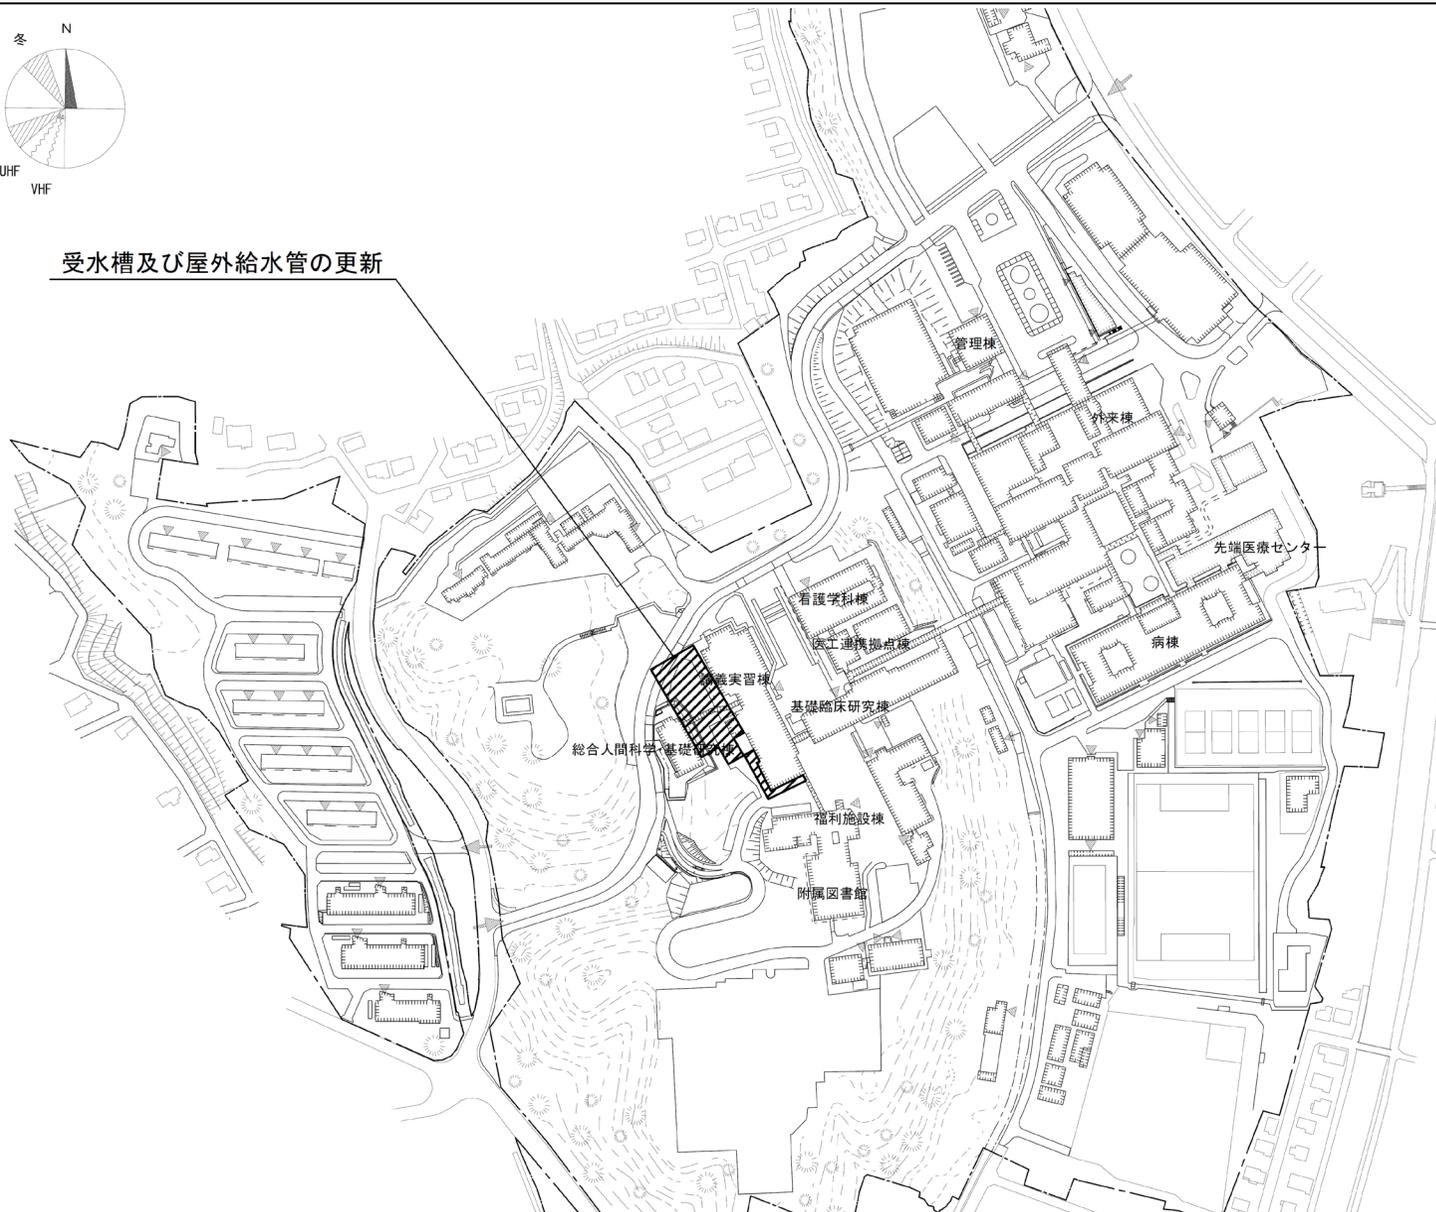

団地名	001 半田	事業名	浜松医科大学(医病)ライフライン再生(給水設備等)(Ⅲ期)	配置図	1/4000
-----	--------	-----	-------------------------------	-----	--------

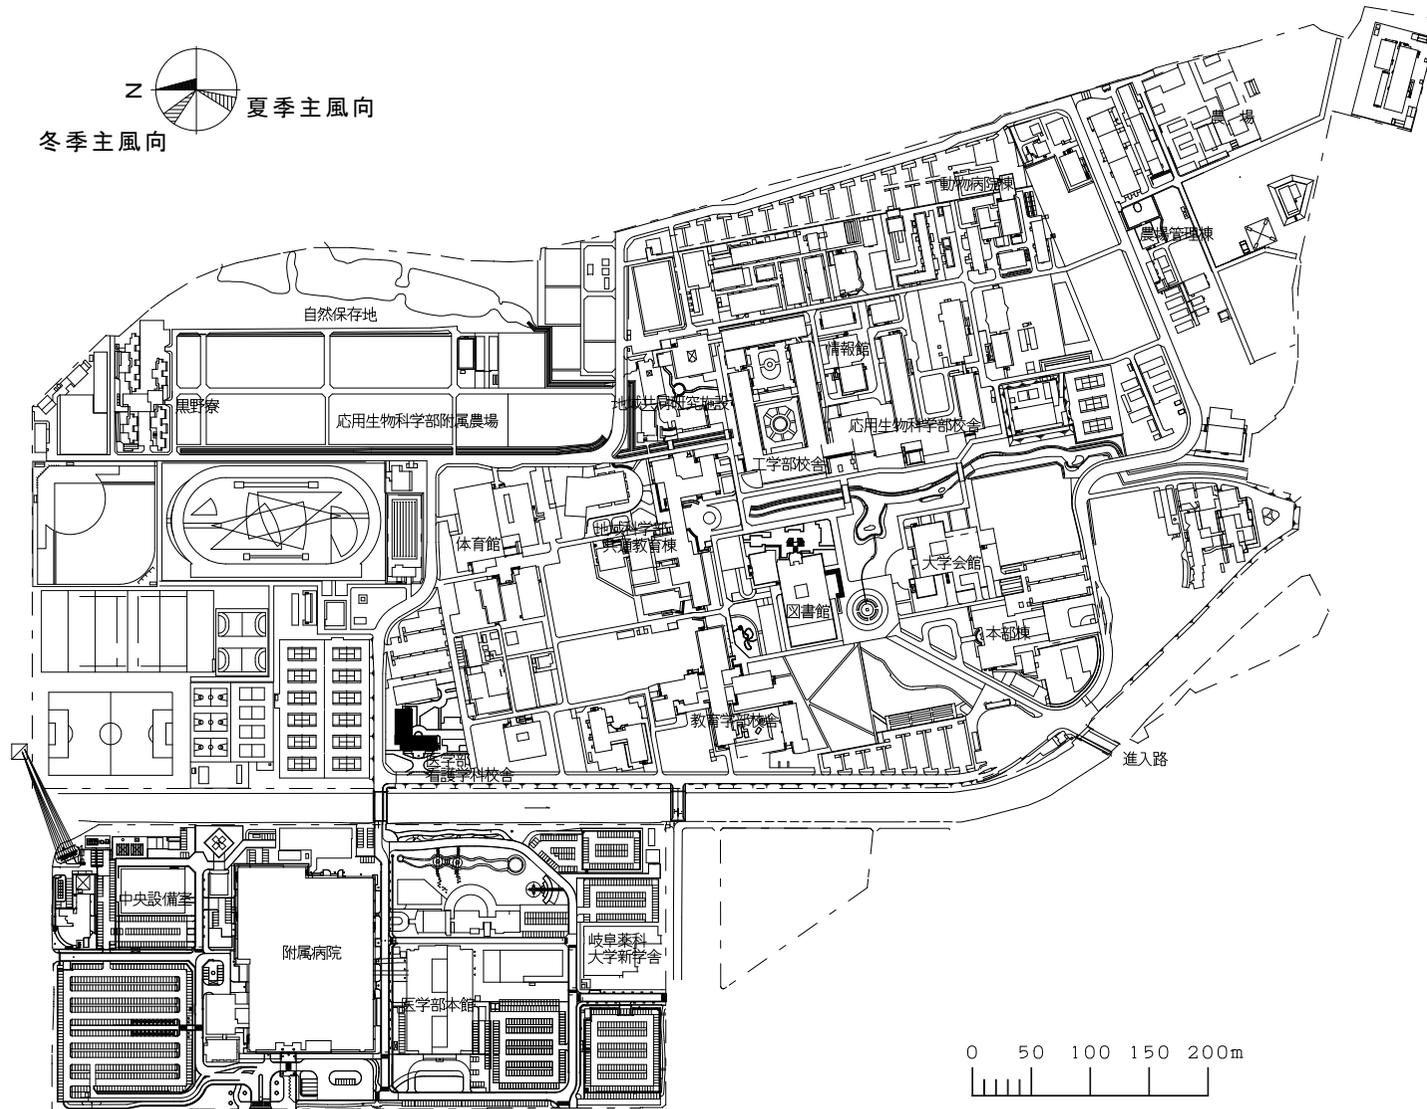


団地名 岐阜大学 017 柳戸	事業名 東海国立大学機構(岐阜) (柳戸)長寿命化促進事業	配置図	1/6,000
-----------------------	-------------------------------------	-----	---------

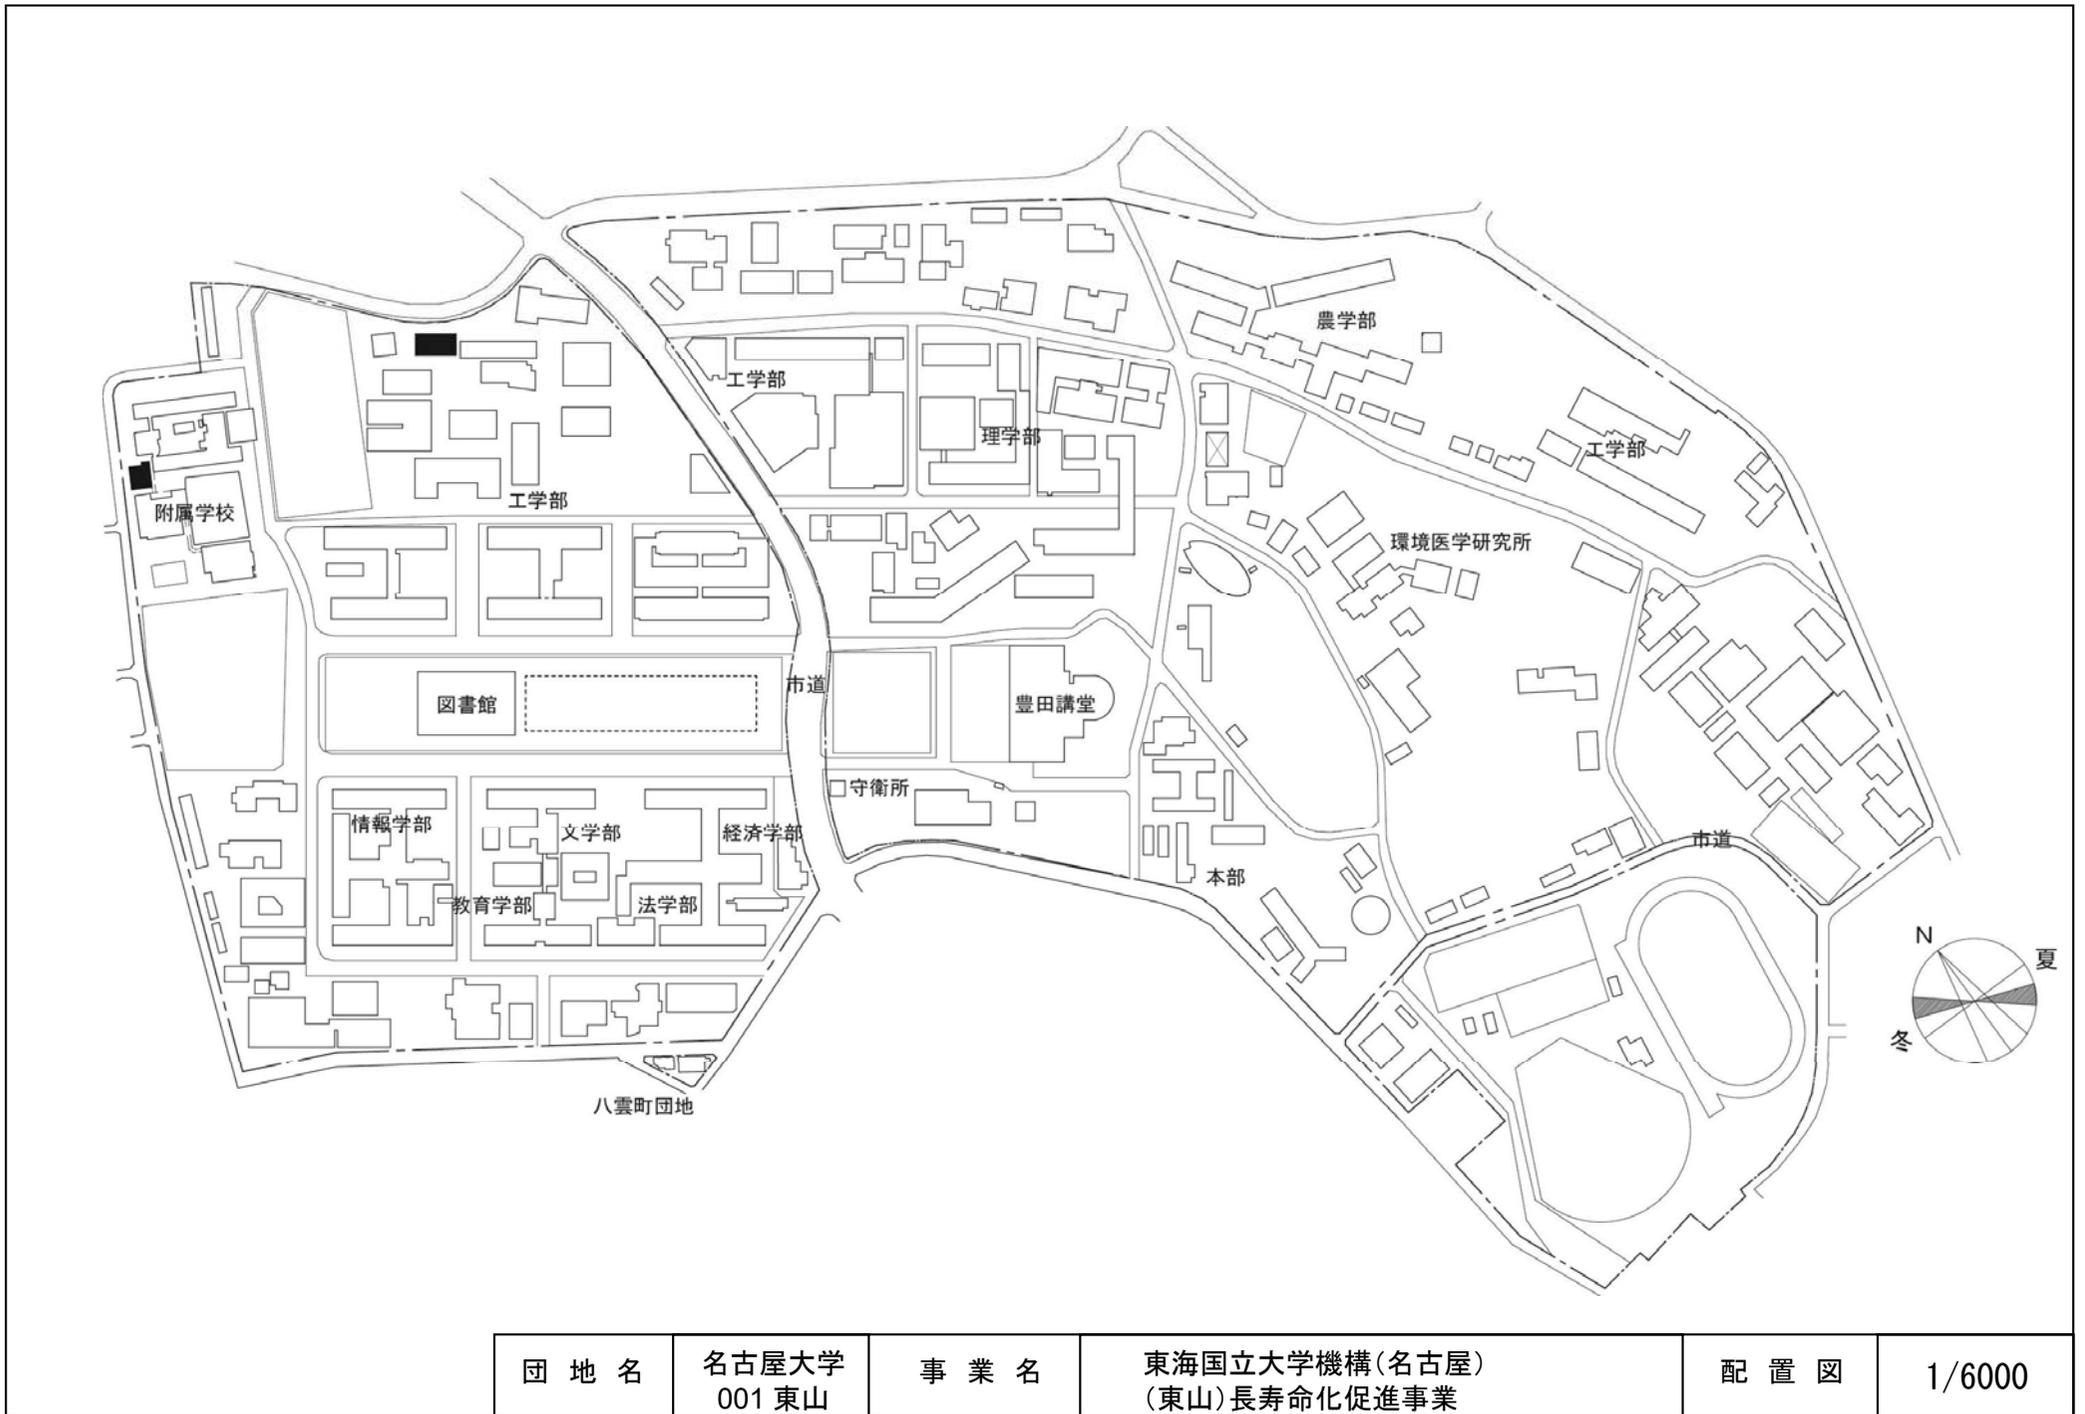


団地名	名古屋大学 001 東山	事業名	東海国立大学機構(名古屋) (東山)長寿命化促進事業	配置図	1/6000
-----	-----------------	-----	-------------------------------	-----	--------




中央監視設備改修

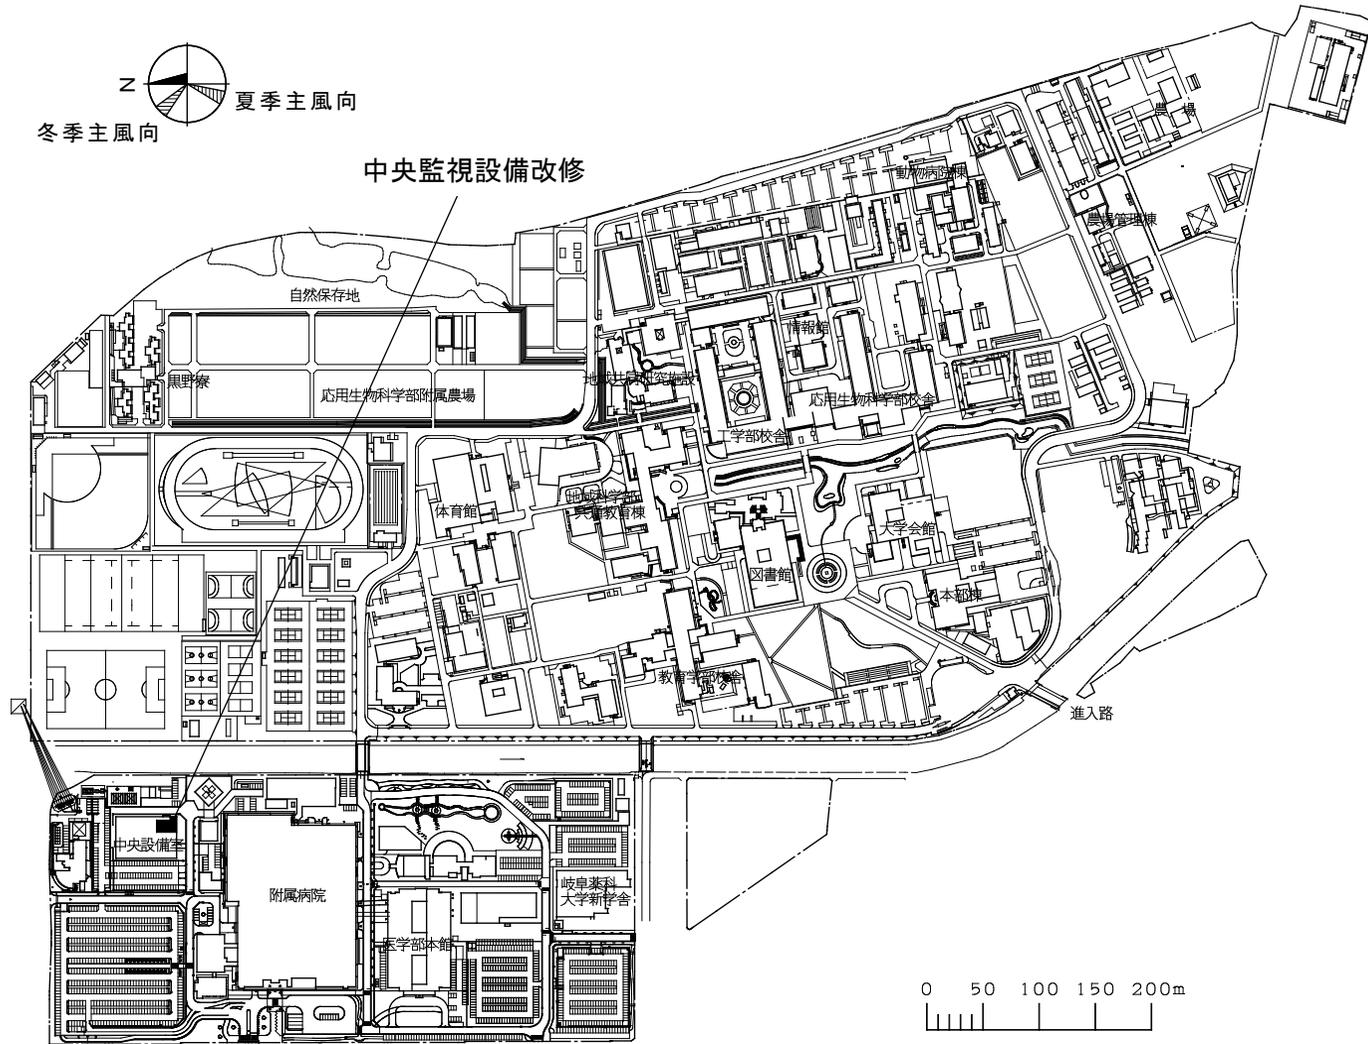


団地名	岐阜大学 017 柳戸	事業名	東海国立大学機構(岐阜) (医病)ライフライン再生(中央監視設備)	配置図	1/6,000
-----	----------------	-----	--------------------------------------	-----	---------

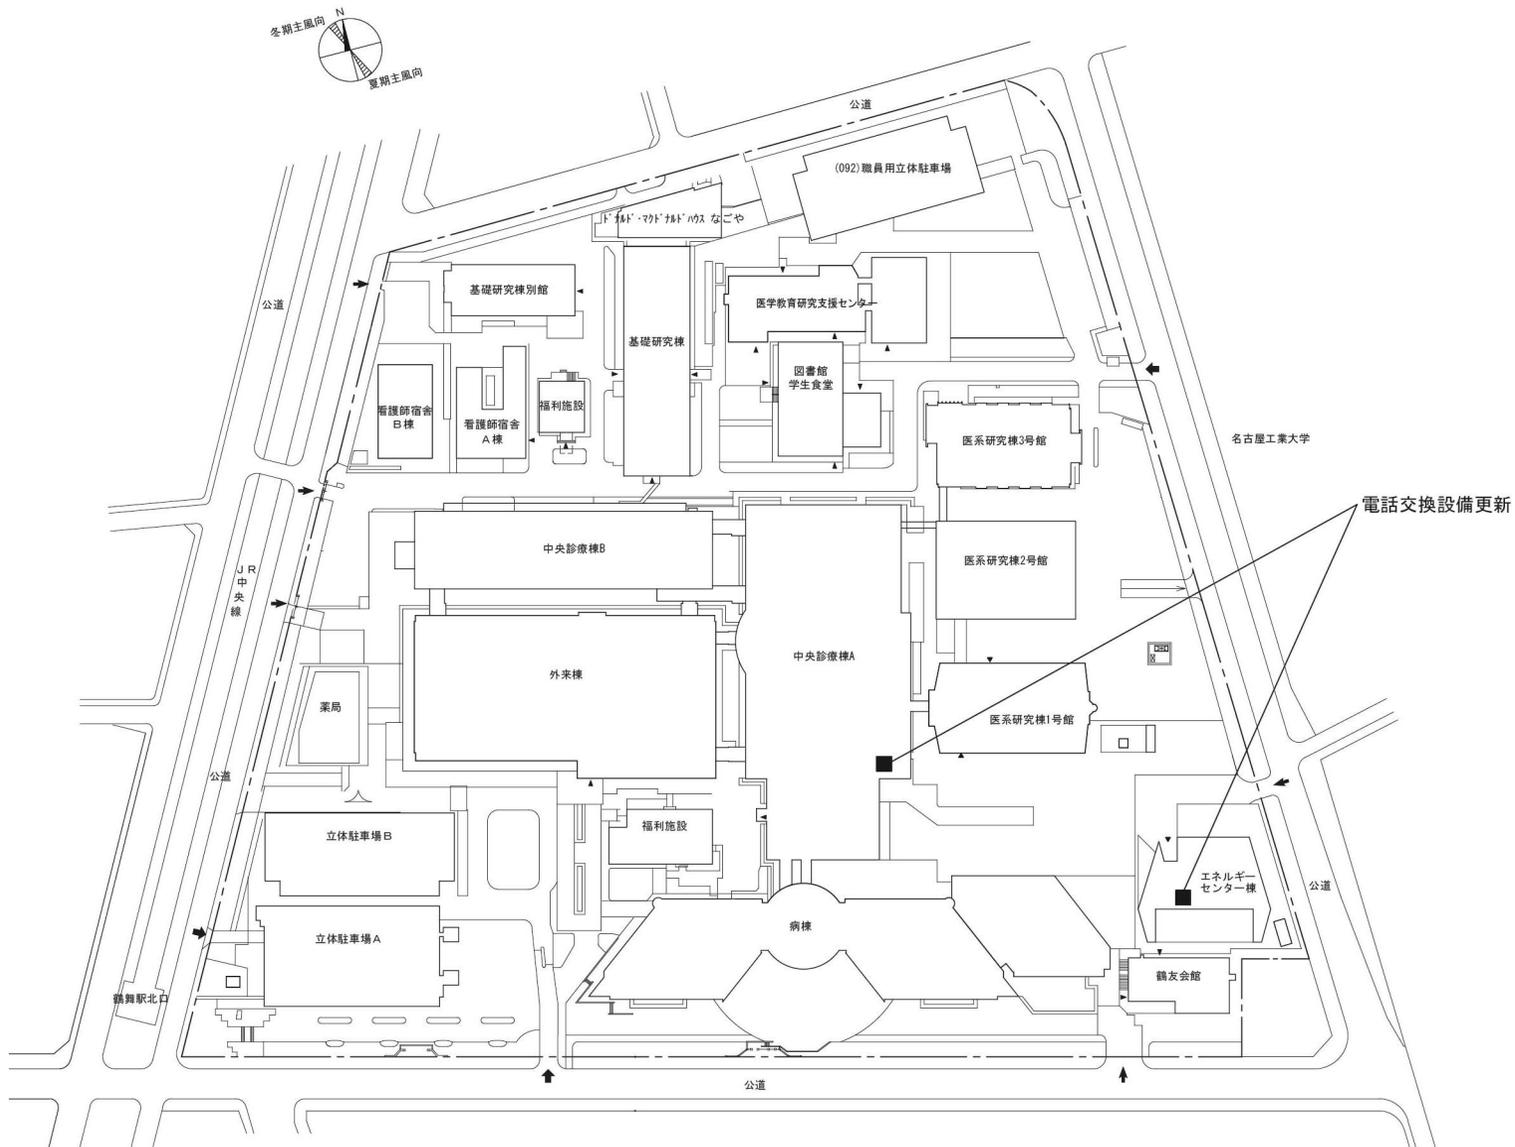


団地名	名古屋大学 003 鶴舞	事業名	東海国立大学機構(名古屋) (医病)ライフライン再生(電話交換設備)	配置図	1/2500
-----	-----------------	-----	---------------------------------------	-----	--------

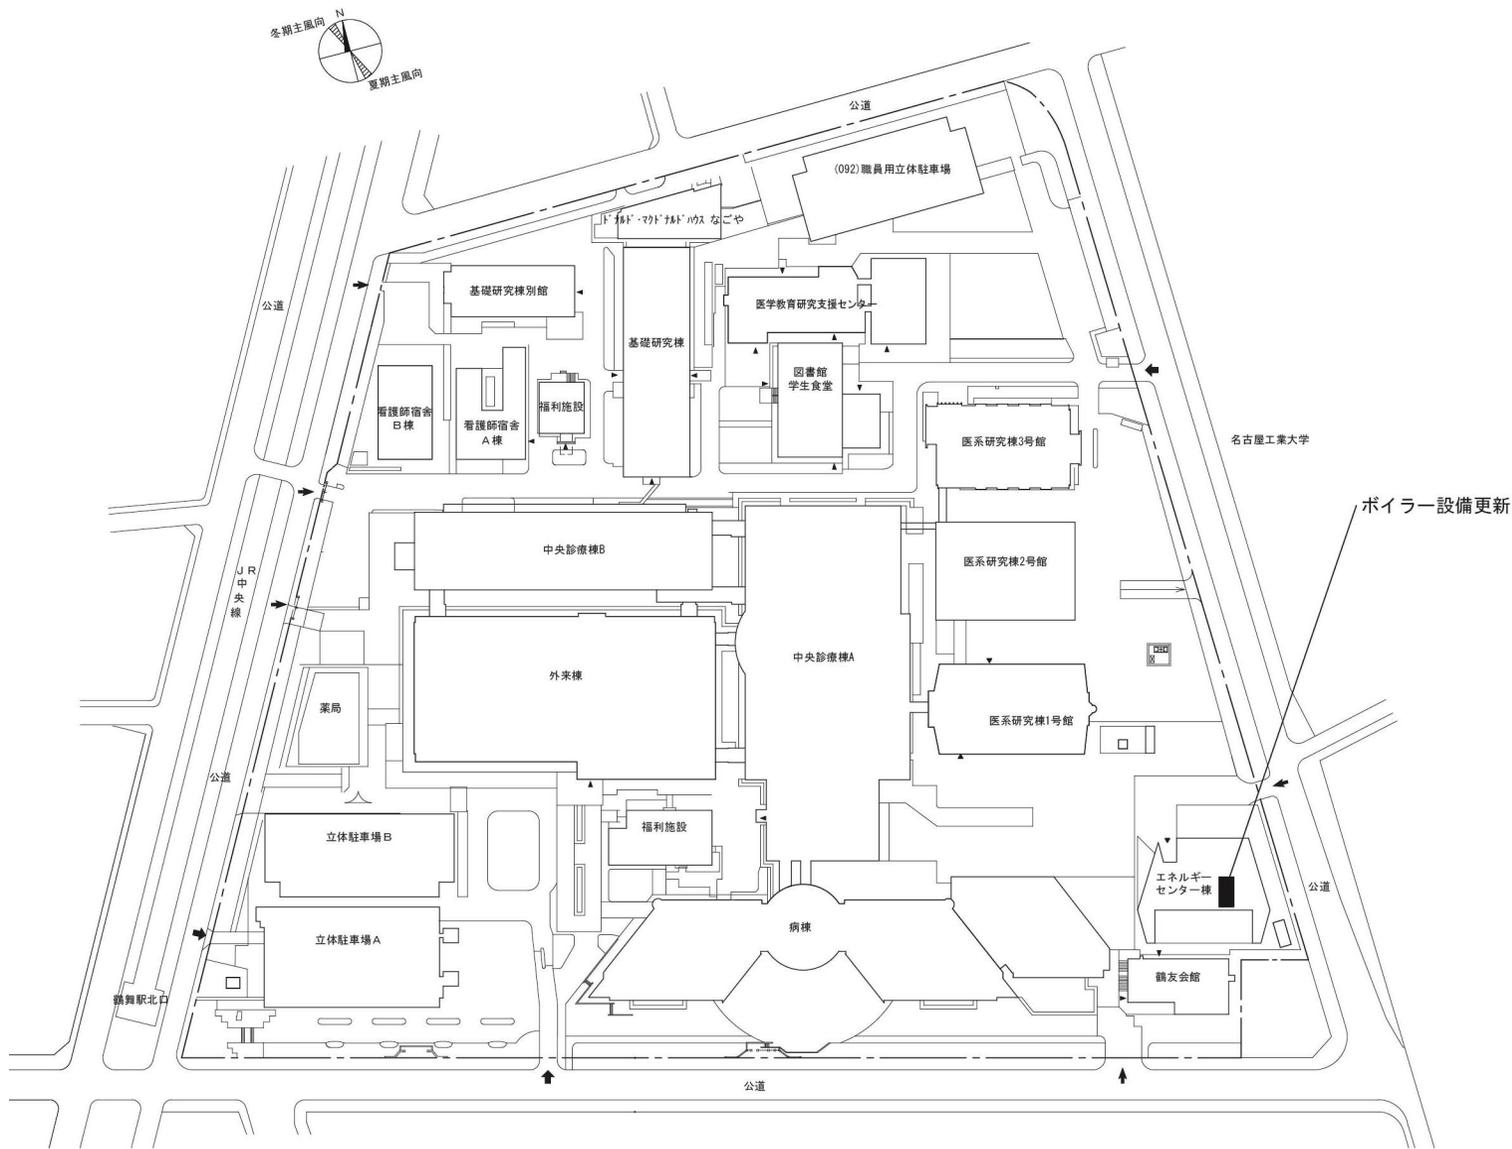


団地名	名古屋大学 003 鶴舞	事業名	東海国立大学機構(名古屋) (医病)ライフライン再生(ボイラー設備)	配置図	1/2500
-----	-----------------	-----	---------------------------------------	-----	--------

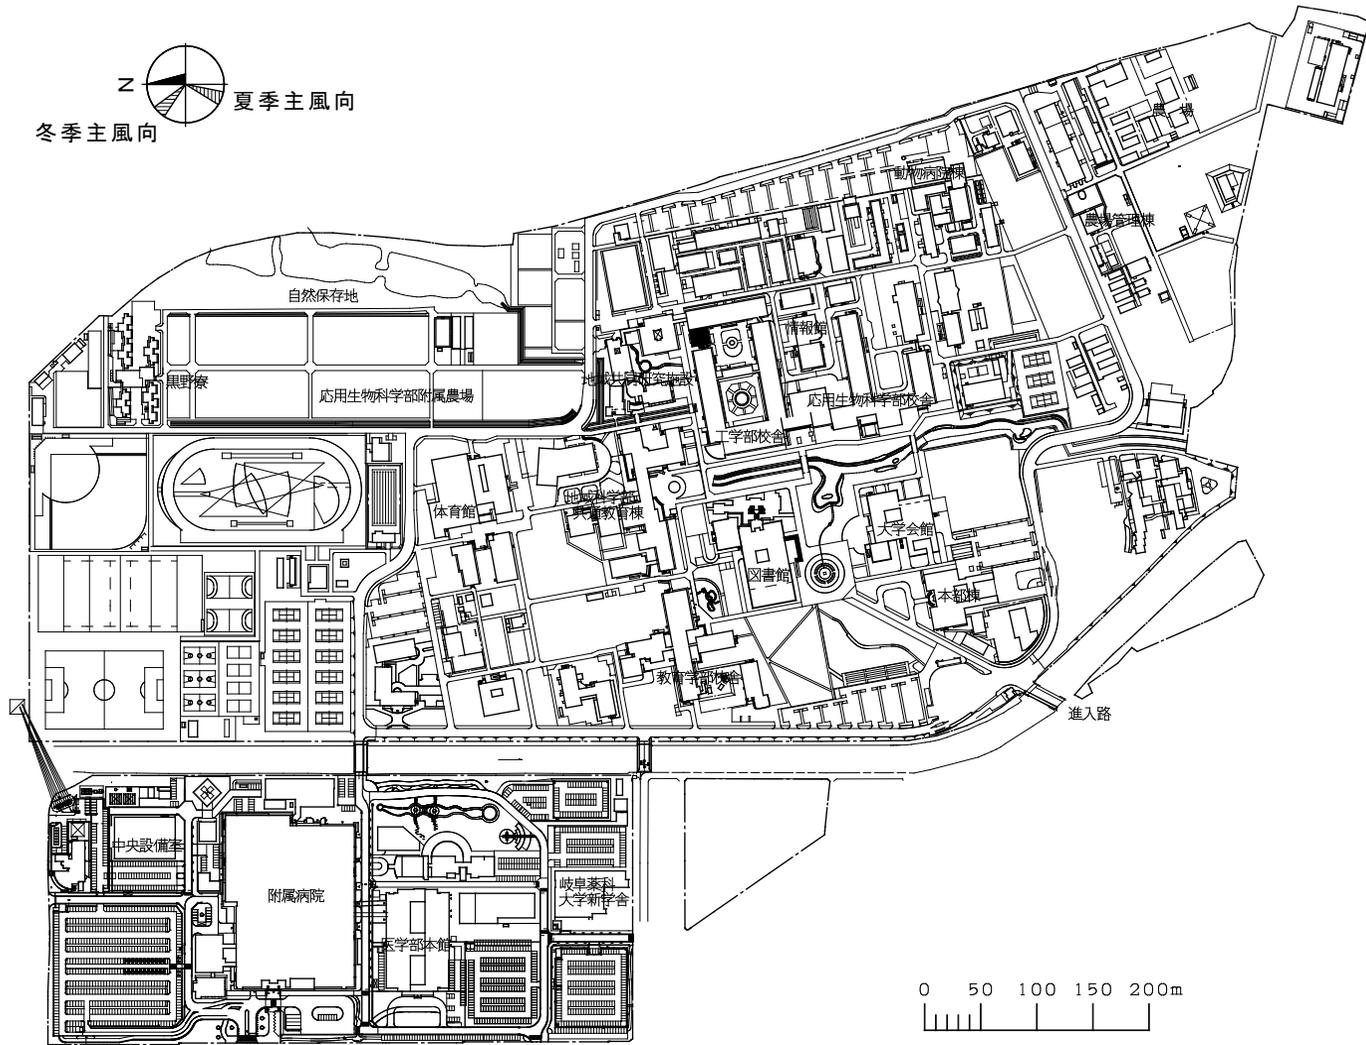


団地名	017 柳戸	事業名	東海国立大学機構(岐阜) (柳戸)総合研究棟改修(工学系)	配置図	1/6,000
-----	--------	-----	----------------------------------	-----	---------

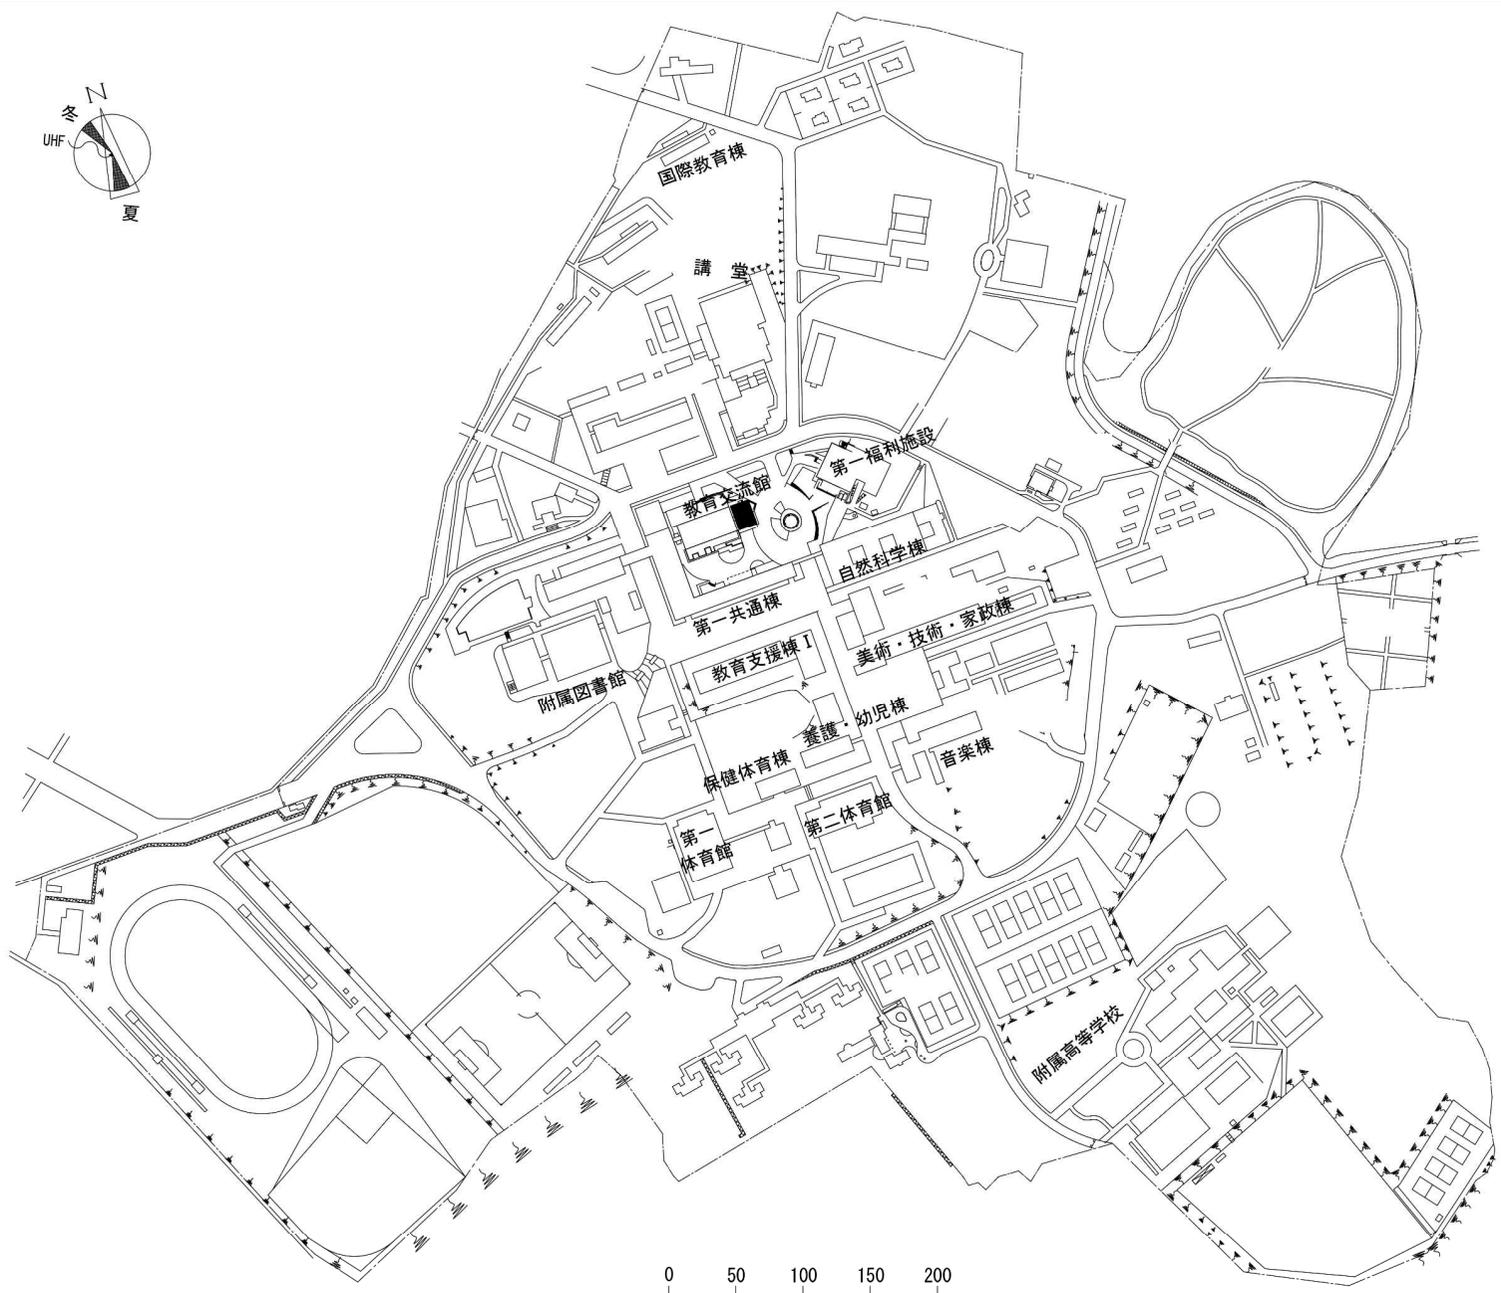

団地名	001 井ヶ谷	事業名	愛知教育大学(井ヶ谷)長寿命化促進事業	配置図	1/5,000
-----	---------	-----	---------------------	-----	---------

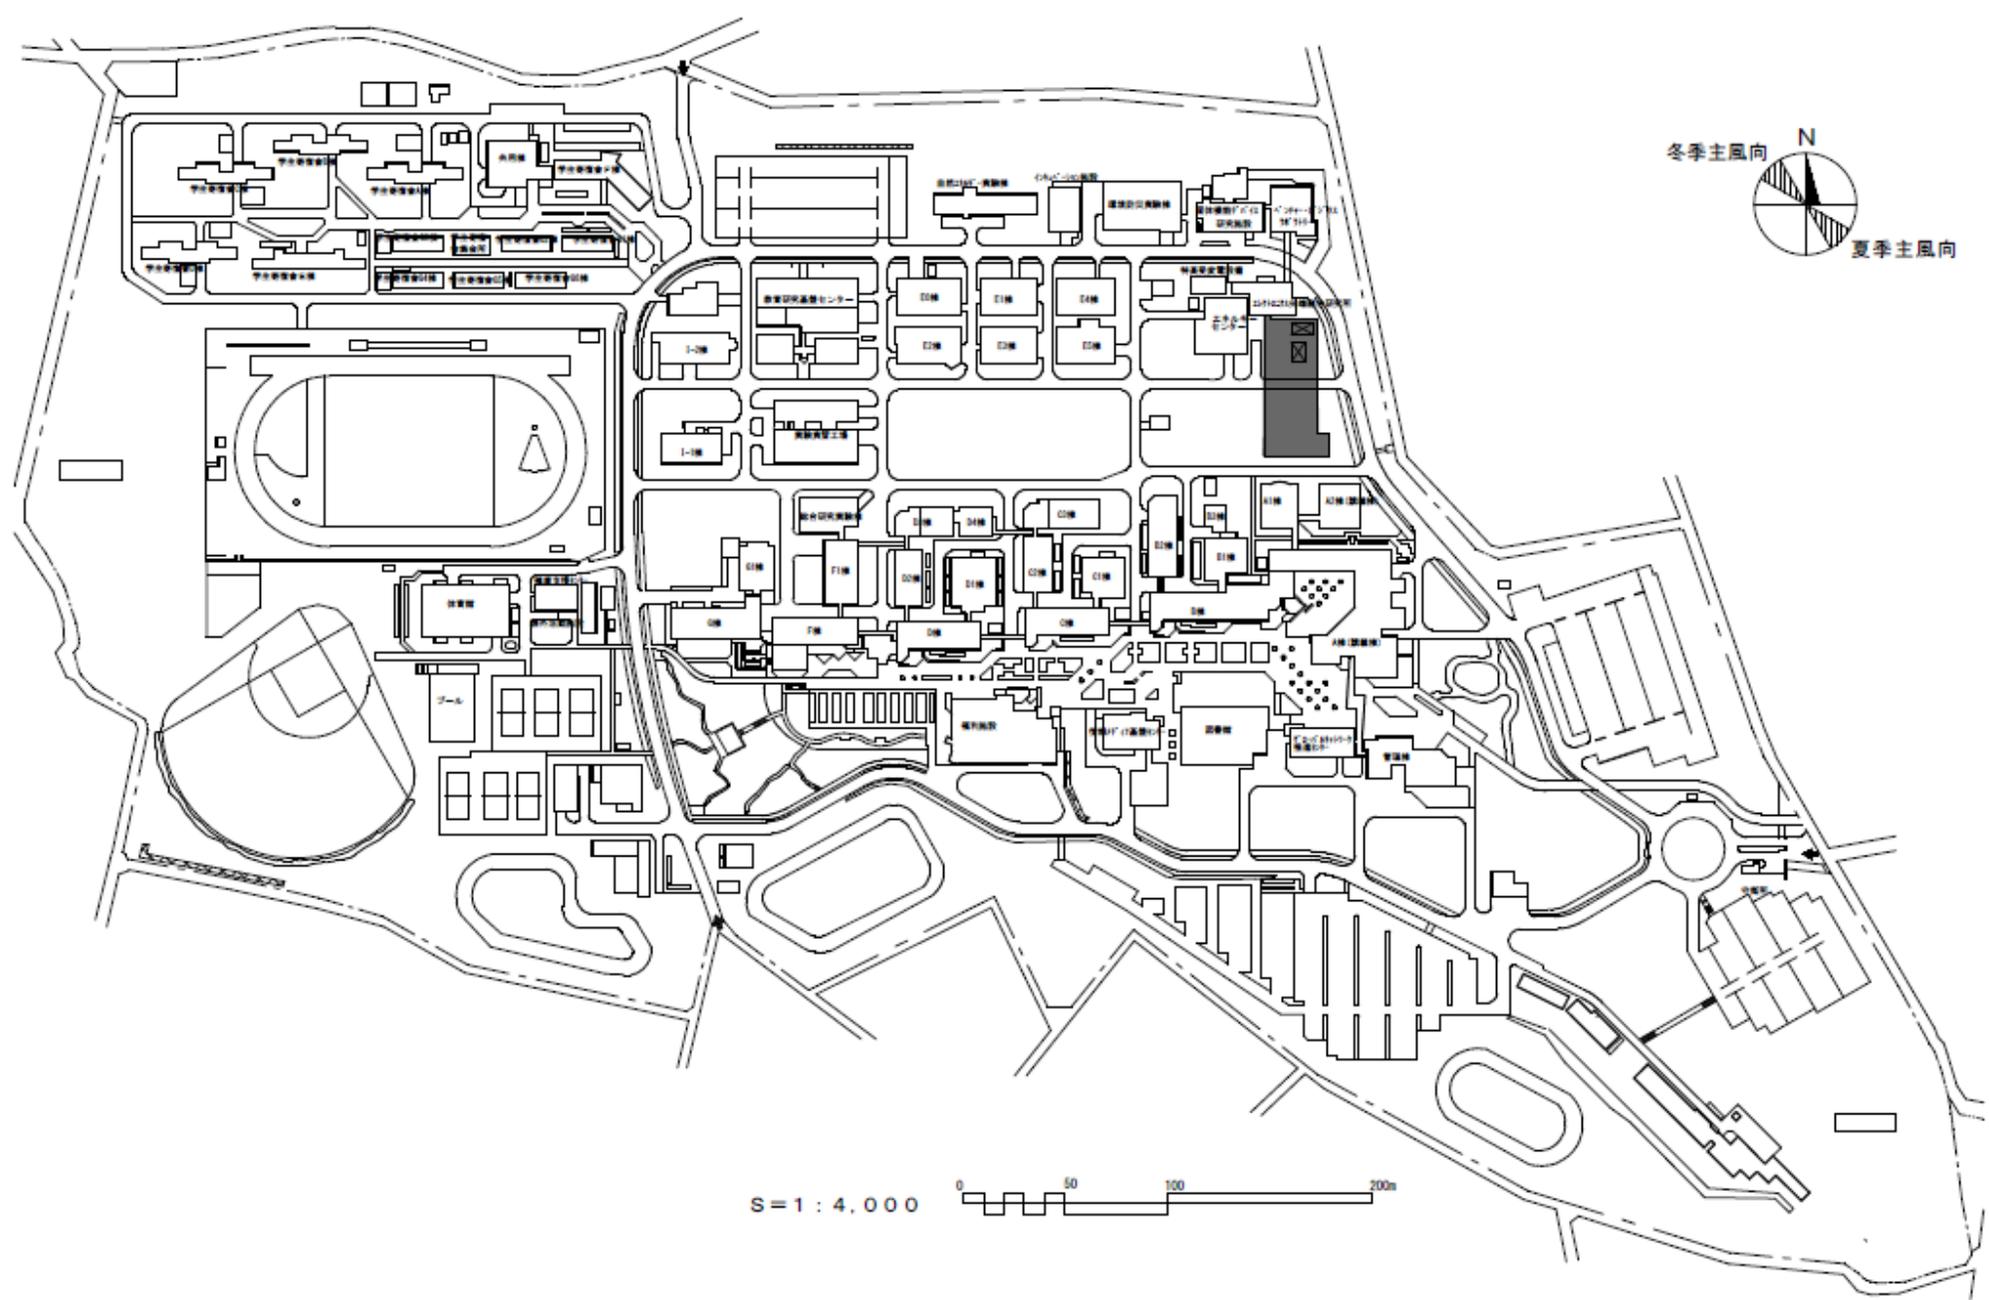


団地名	(001)天伯町	事業名	豊橋技術科学大学(天伯町) 次世代半導体集積回路技術教育研究共創拠点棟	配置図	1/4000
-----	----------	-----	--	-----	--------

 

団地名	001上浜	事業名	三重大学(上浜)長寿命化促進事業	配置図	1/6000
-----	-------	-----	------------------	-----	--------



無停電電源設備の更新範囲

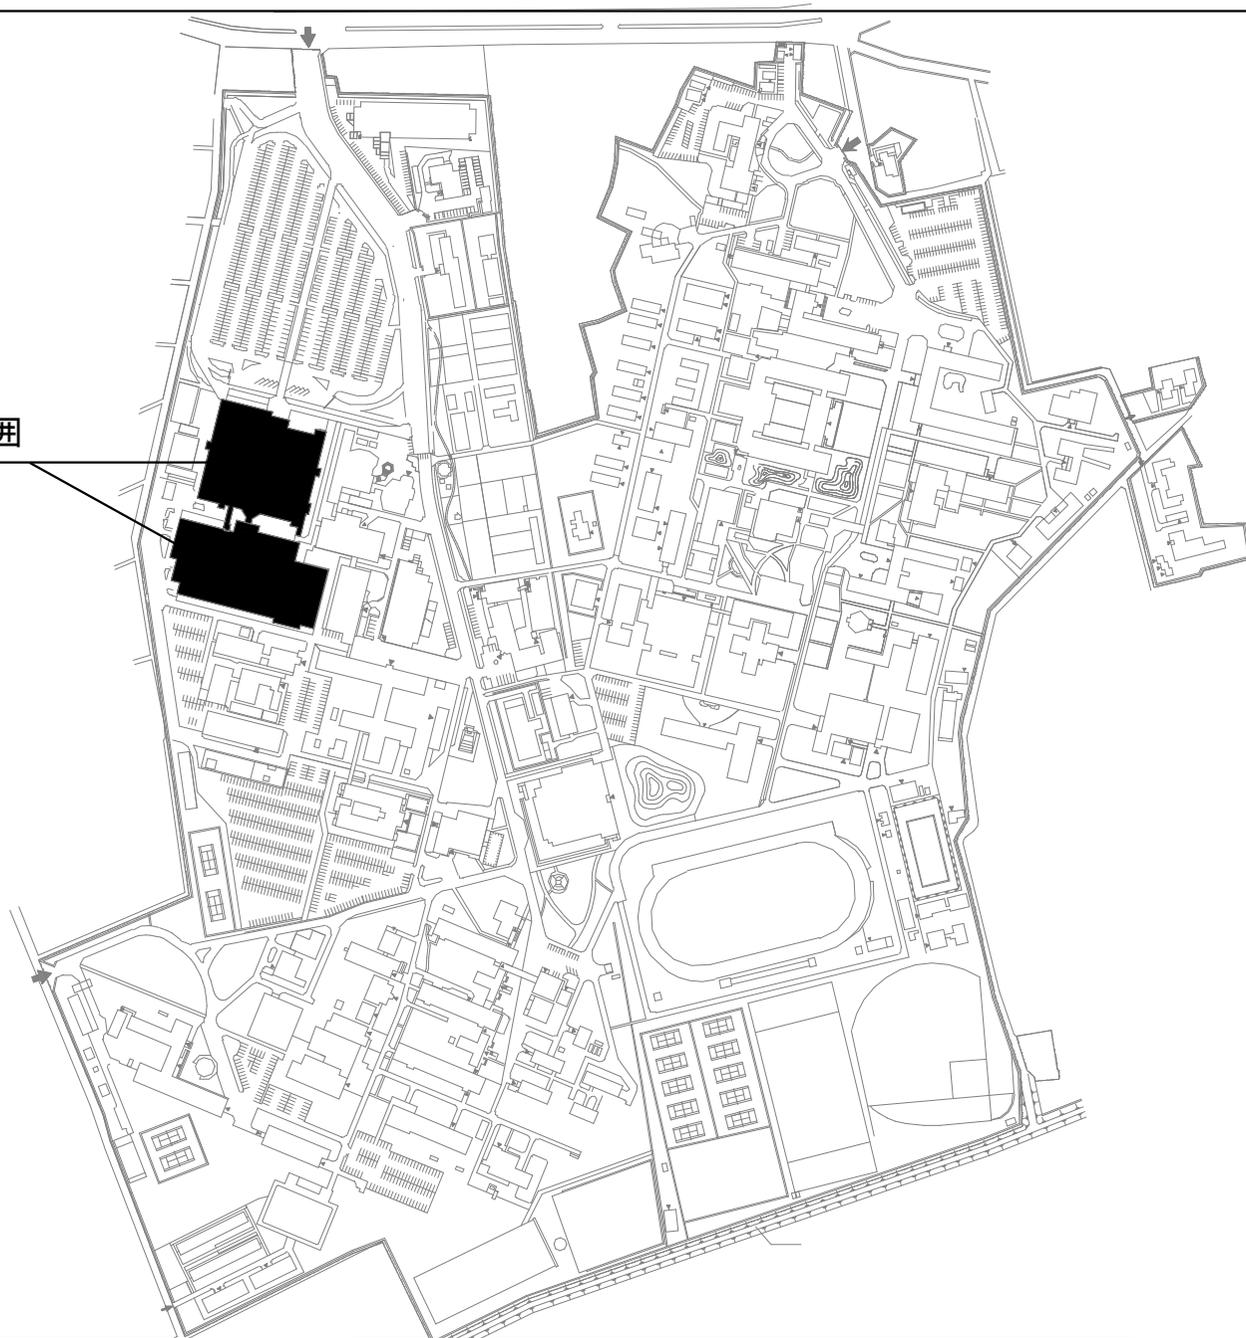

団地名


001 上浜

事業名


三重大学(医病)ライフライン再生(無停電電源設備)

配置図

1/6000

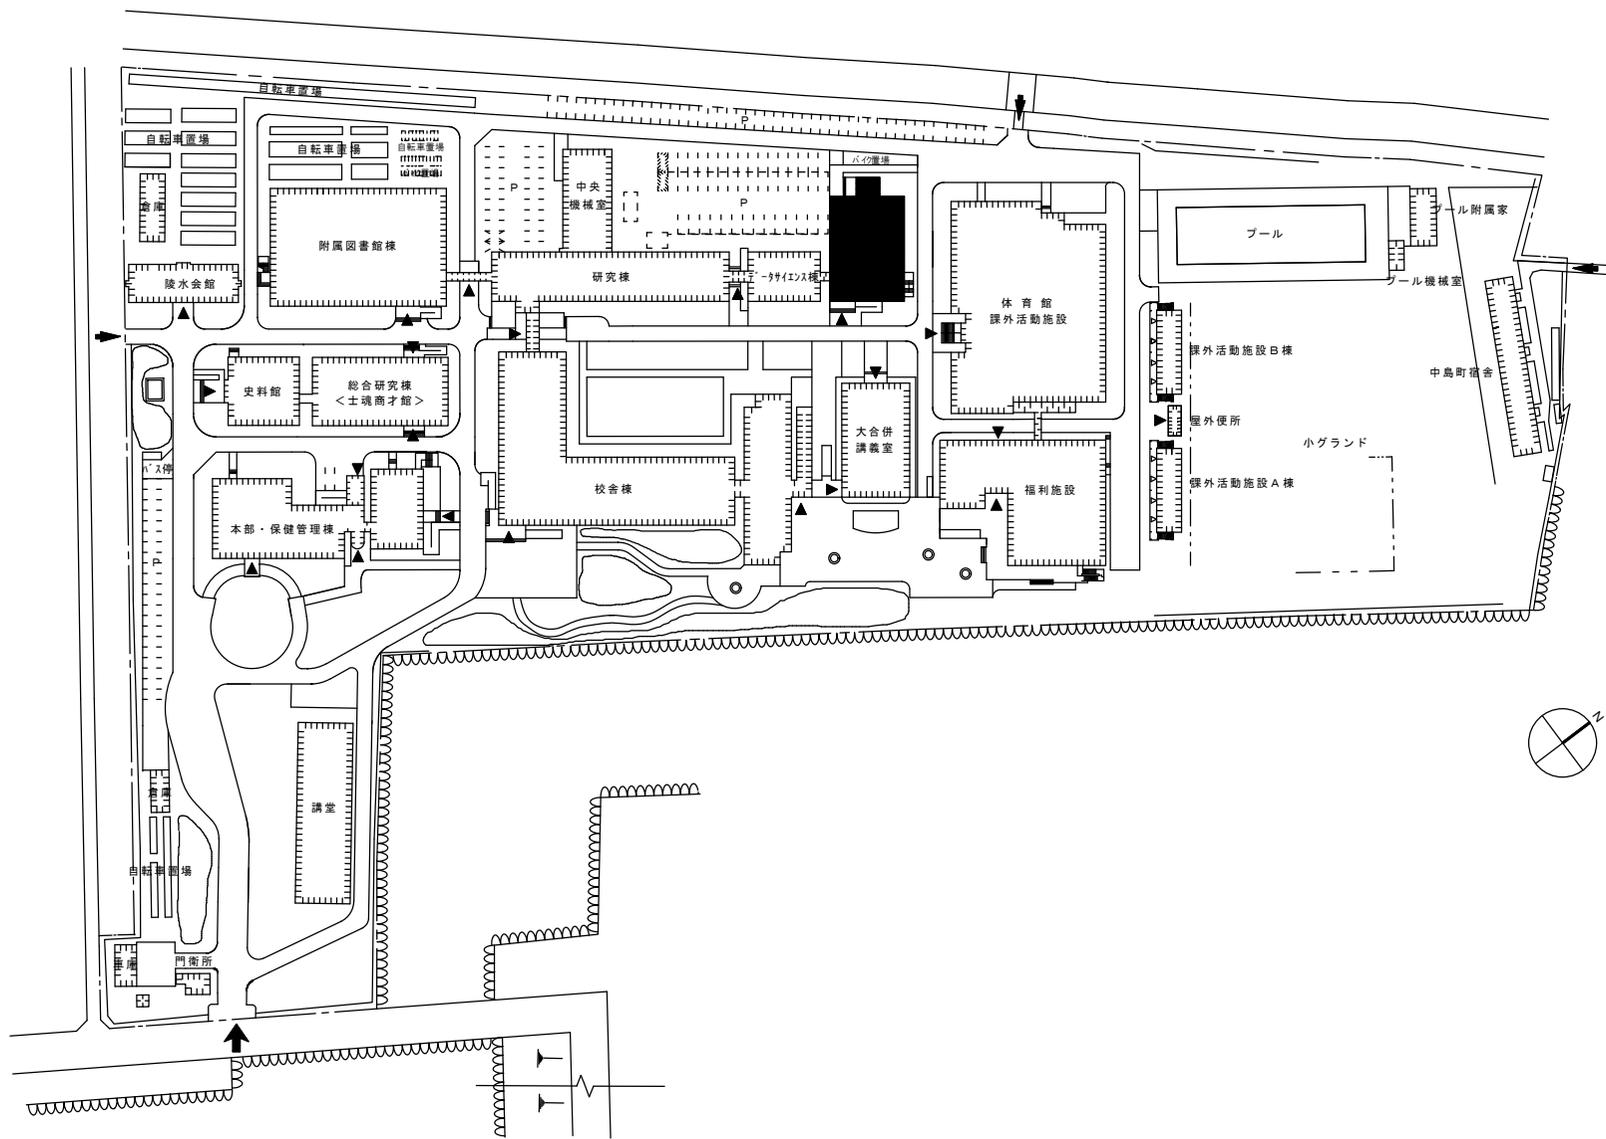


001 彦根	事業名	滋賀大学（彦根）長寿命化促進事業	配置図	1/2,000
--------	-----	------------------	-----	---------

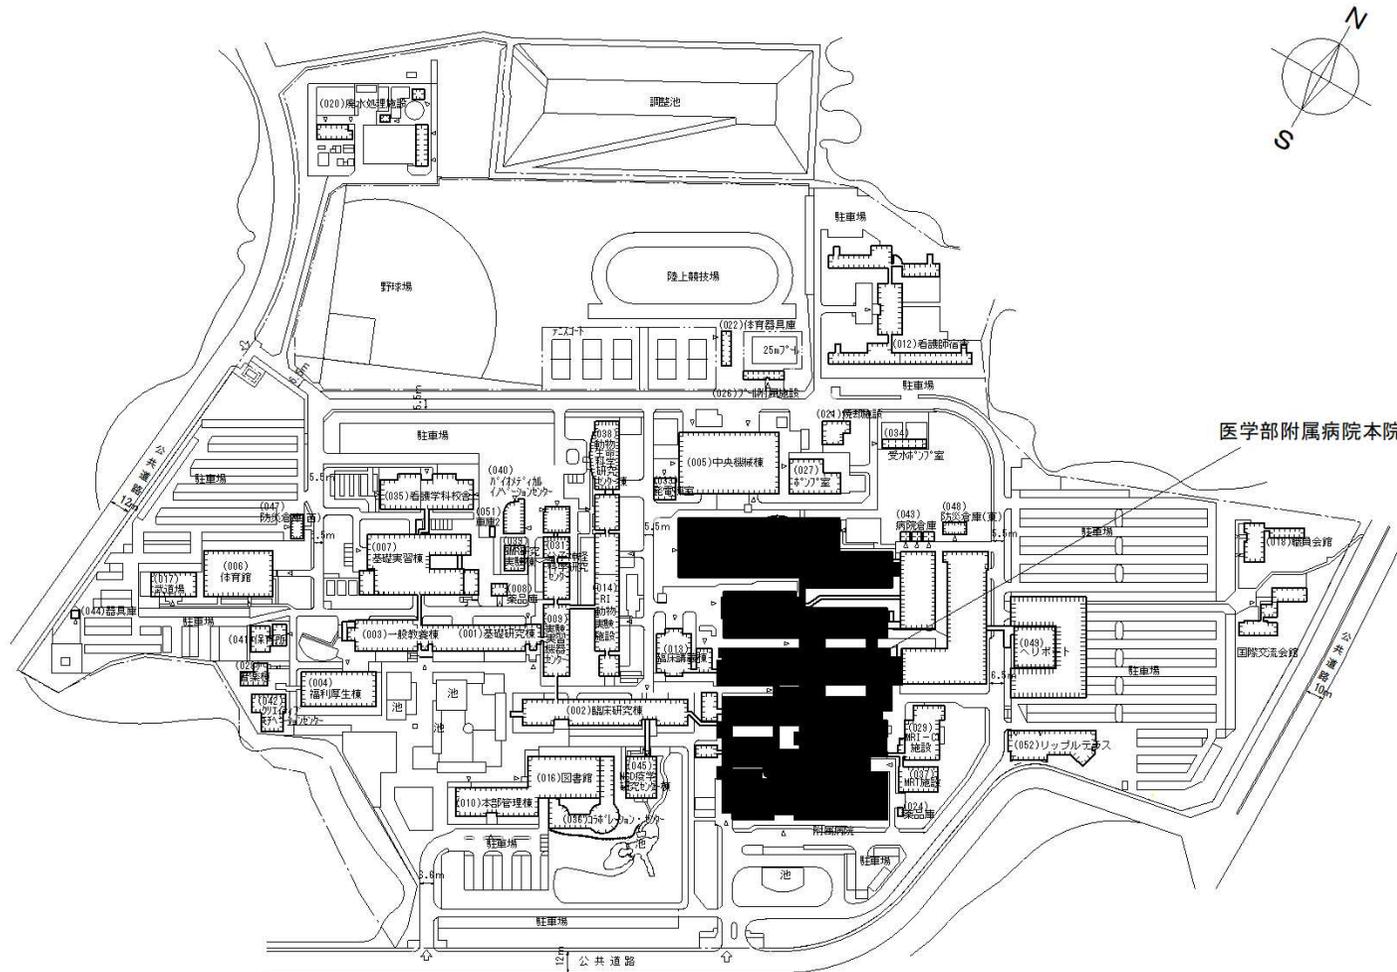


医学部附属病院本院

既存病院


団地名	001 瀬田月輪	事業名	滋賀医科大学(医病)附属病院改修その他	配置図	1/4000
-----	----------	-----	---------------------	-----	--------

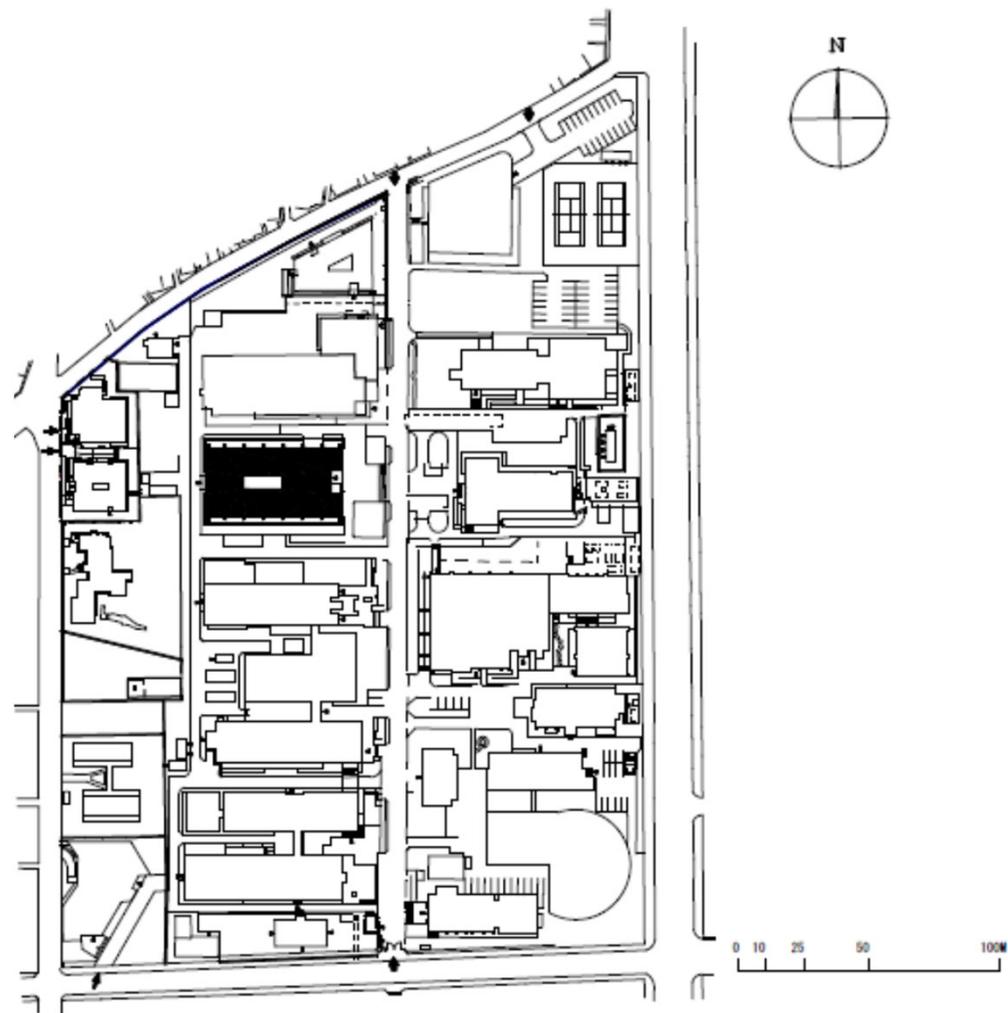


団 地 名	003 南部	事 業 名	京都大学(吉田)長寿命化促進事業	配 置 図	1/3,000
-------	--------	-------	------------------	-------	---------

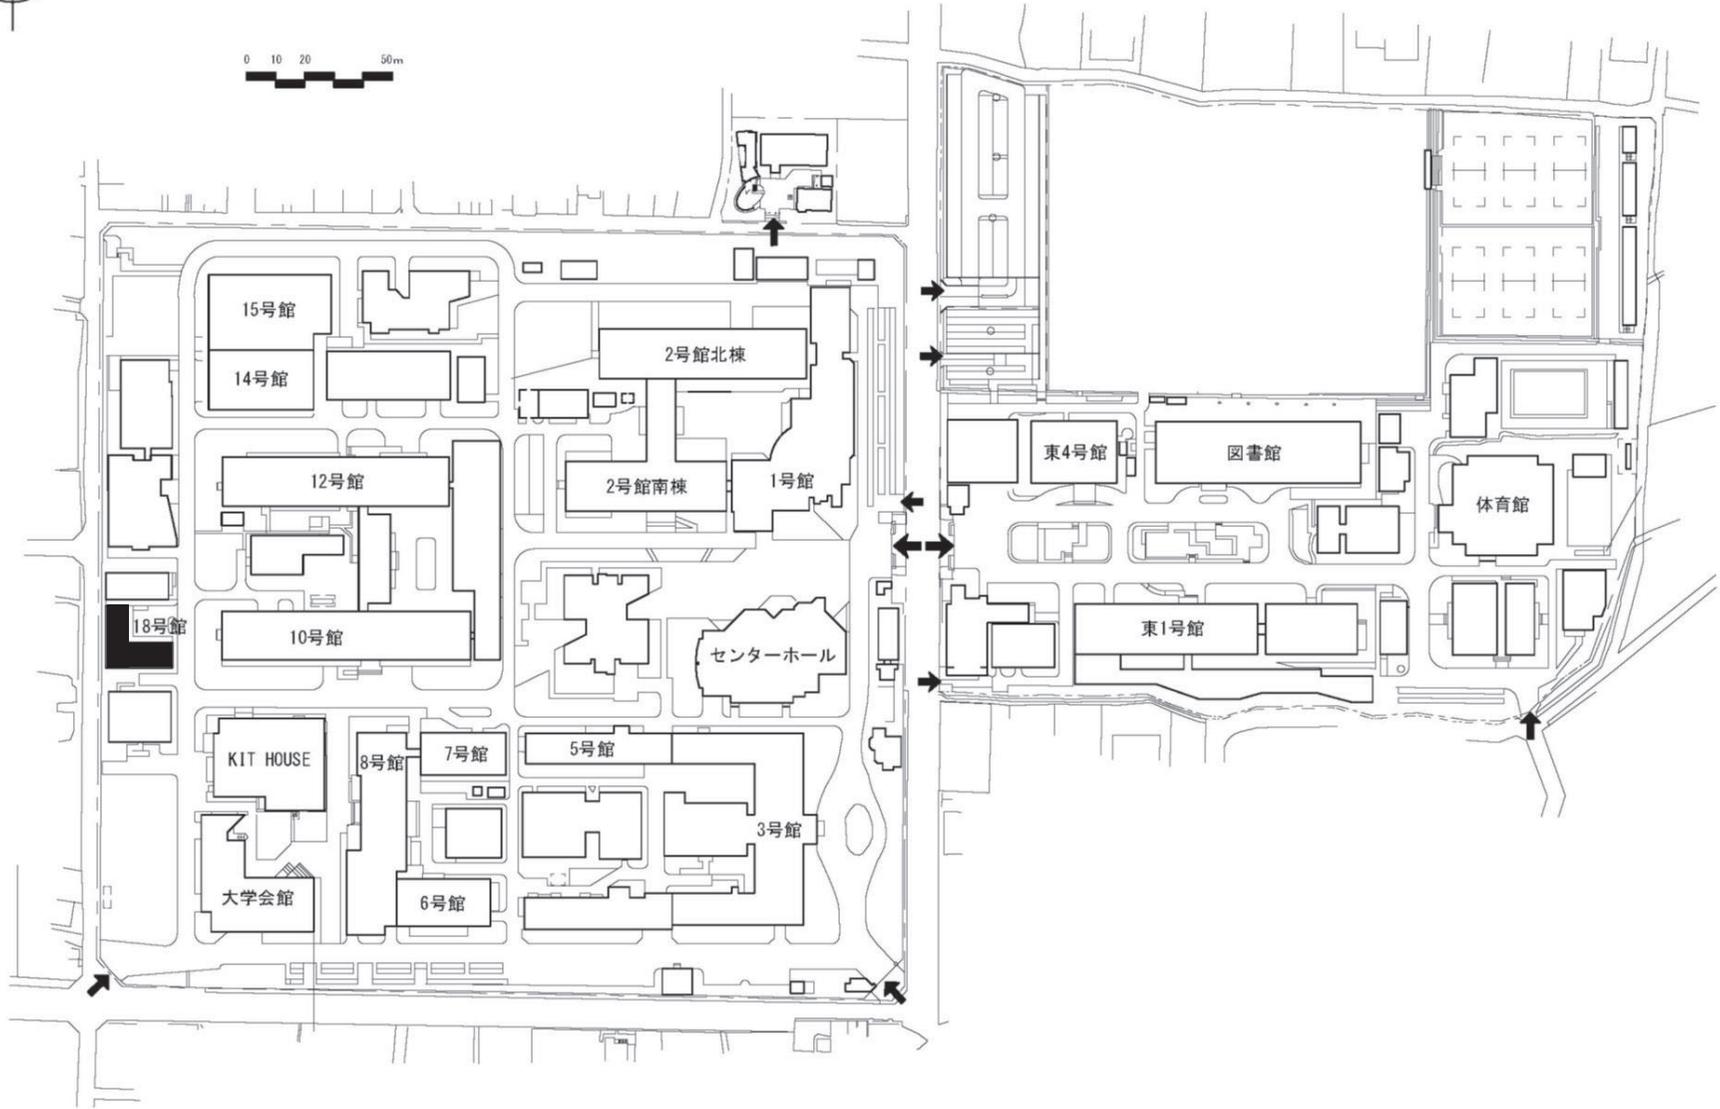

団地名	001 松ヶ崎	事業名	京都工芸繊維大学(嵯峨他)長寿命化促進事業 1/2	配置図	1/2500
-----	---------	-----	---------------------------	-----	--------

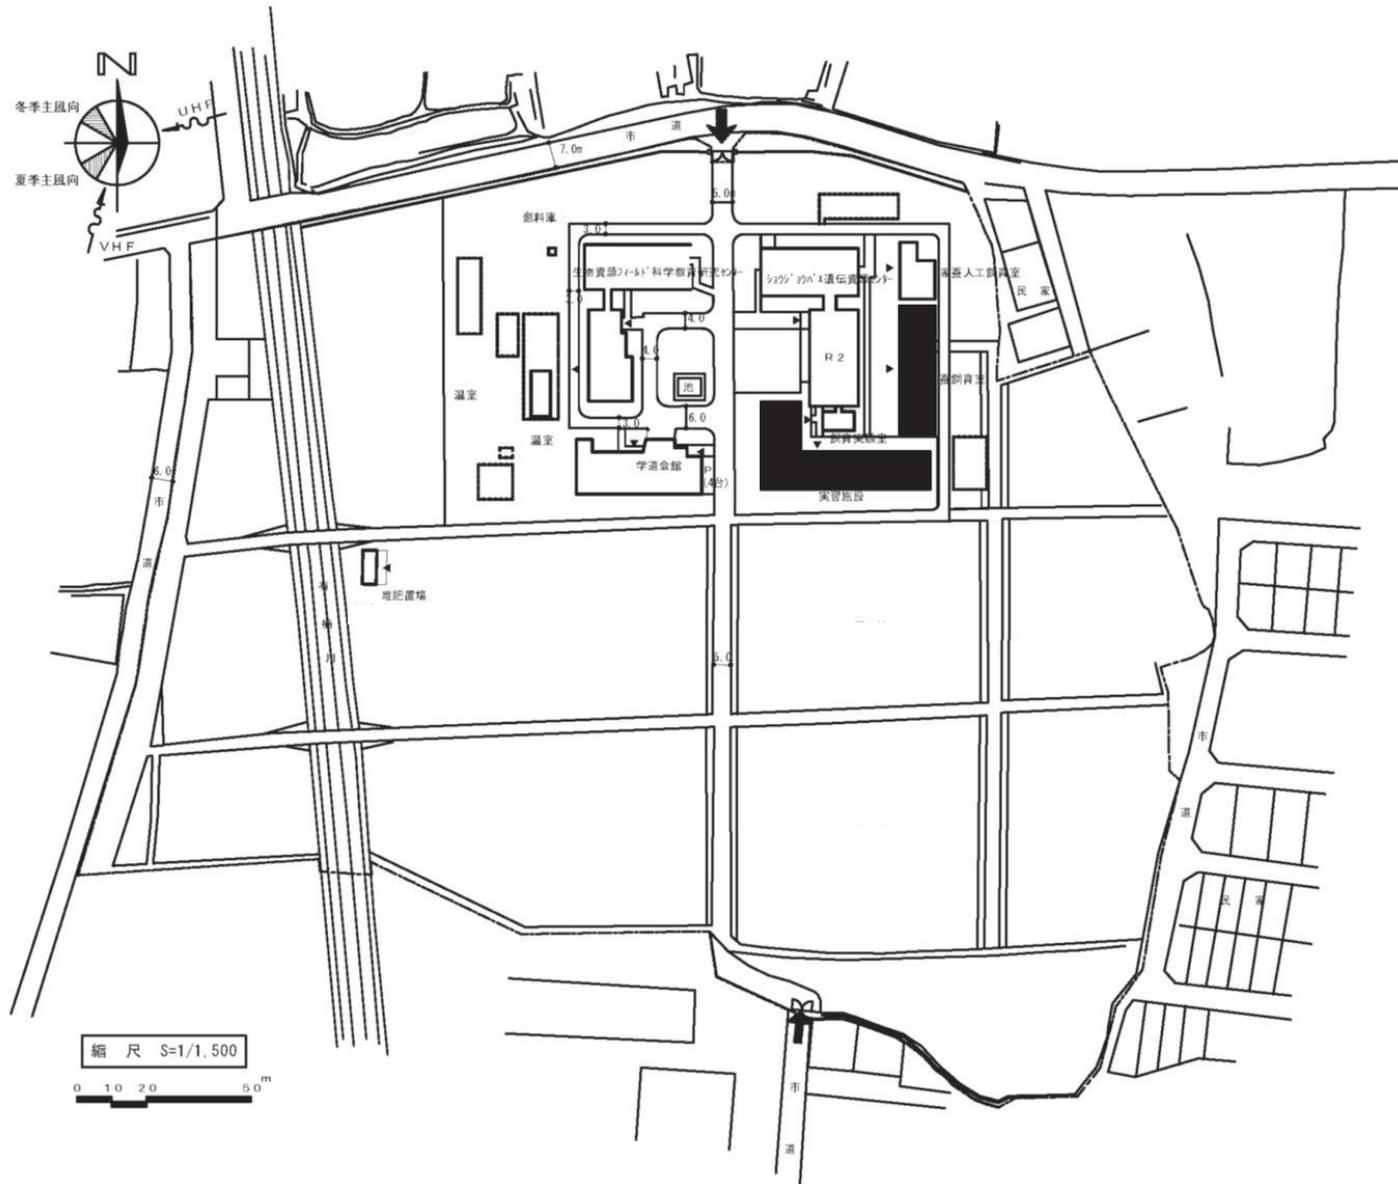

団地名	002 嵯峨	事業名	京都工芸繊維大学(嵯峨他)長寿命化促進事業 2/2	配置図	1/1500
-----	--------	-----	---------------------------	-----	--------

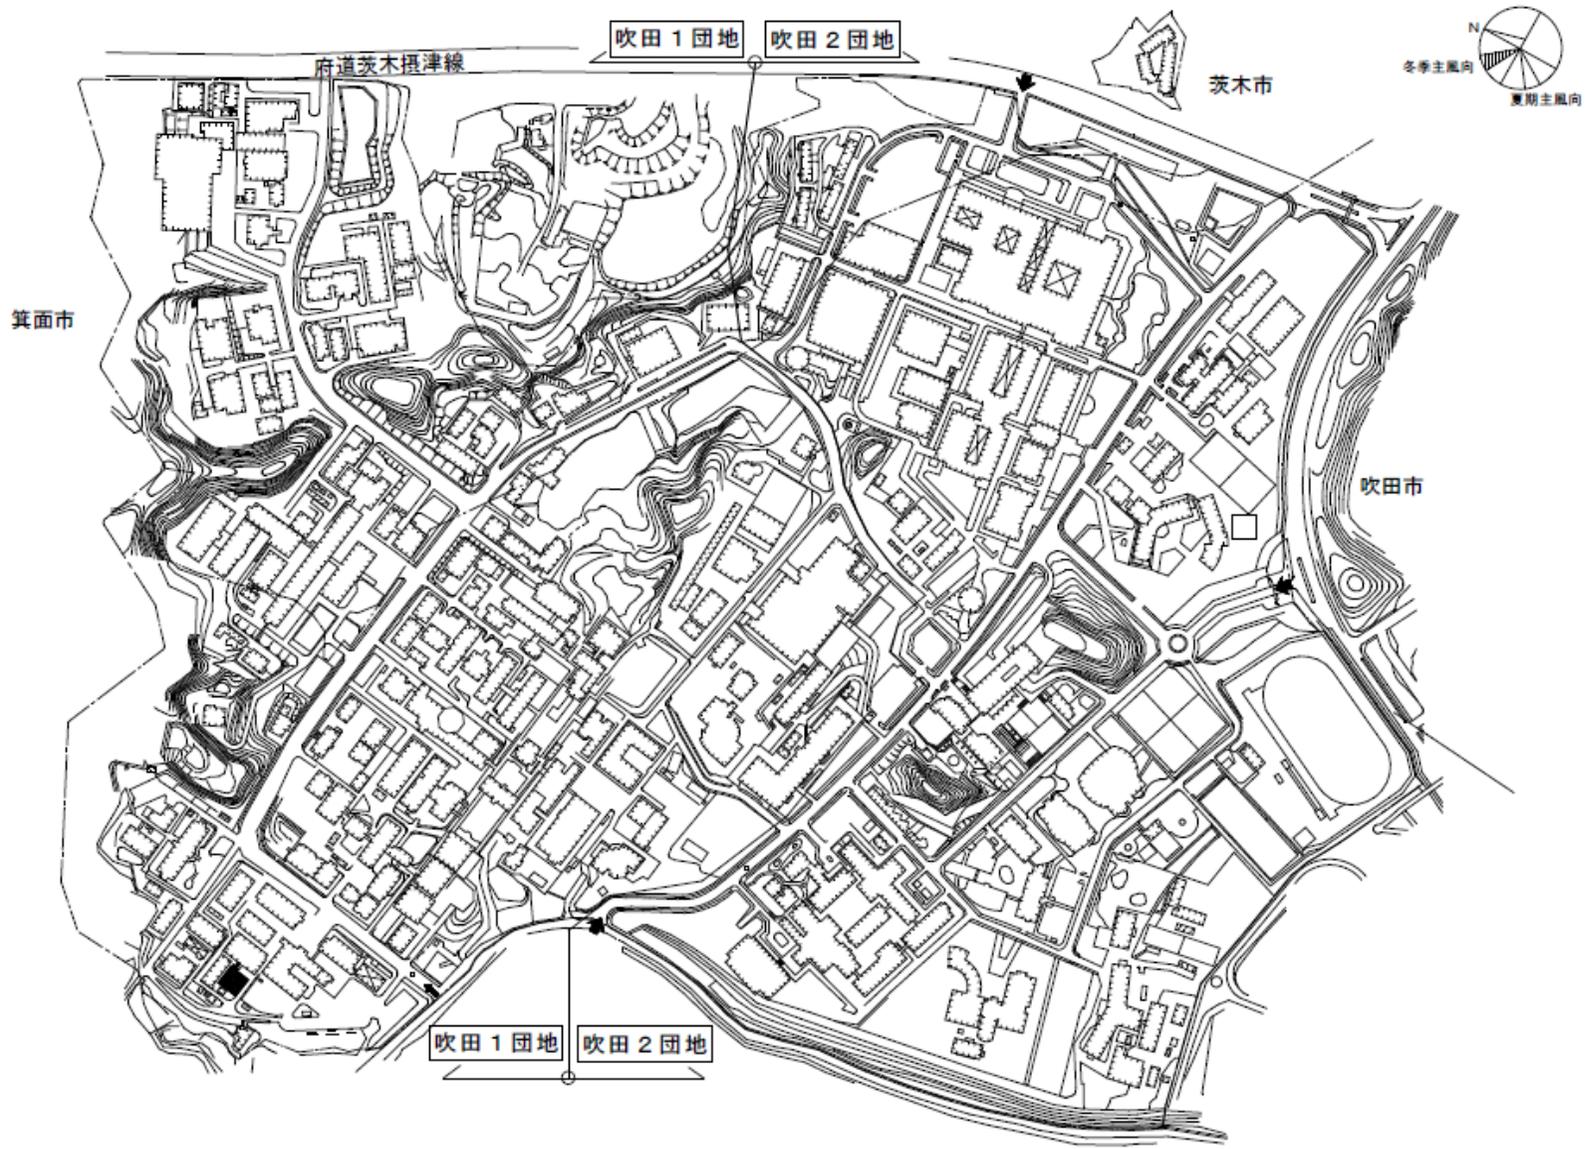


団地名	002 吹田1	事業名	大阪大学(吹田)実験研究棟(医歯薬生命科学系)	配置図	1/7000
-----	---------	-----	-------------------------	-----	--------




団地名	003 吹田 2	事業名	大阪大学（吹田）長寿命化促進事業	配置図	1/7000
-----	----------	-----	------------------	-----	--------




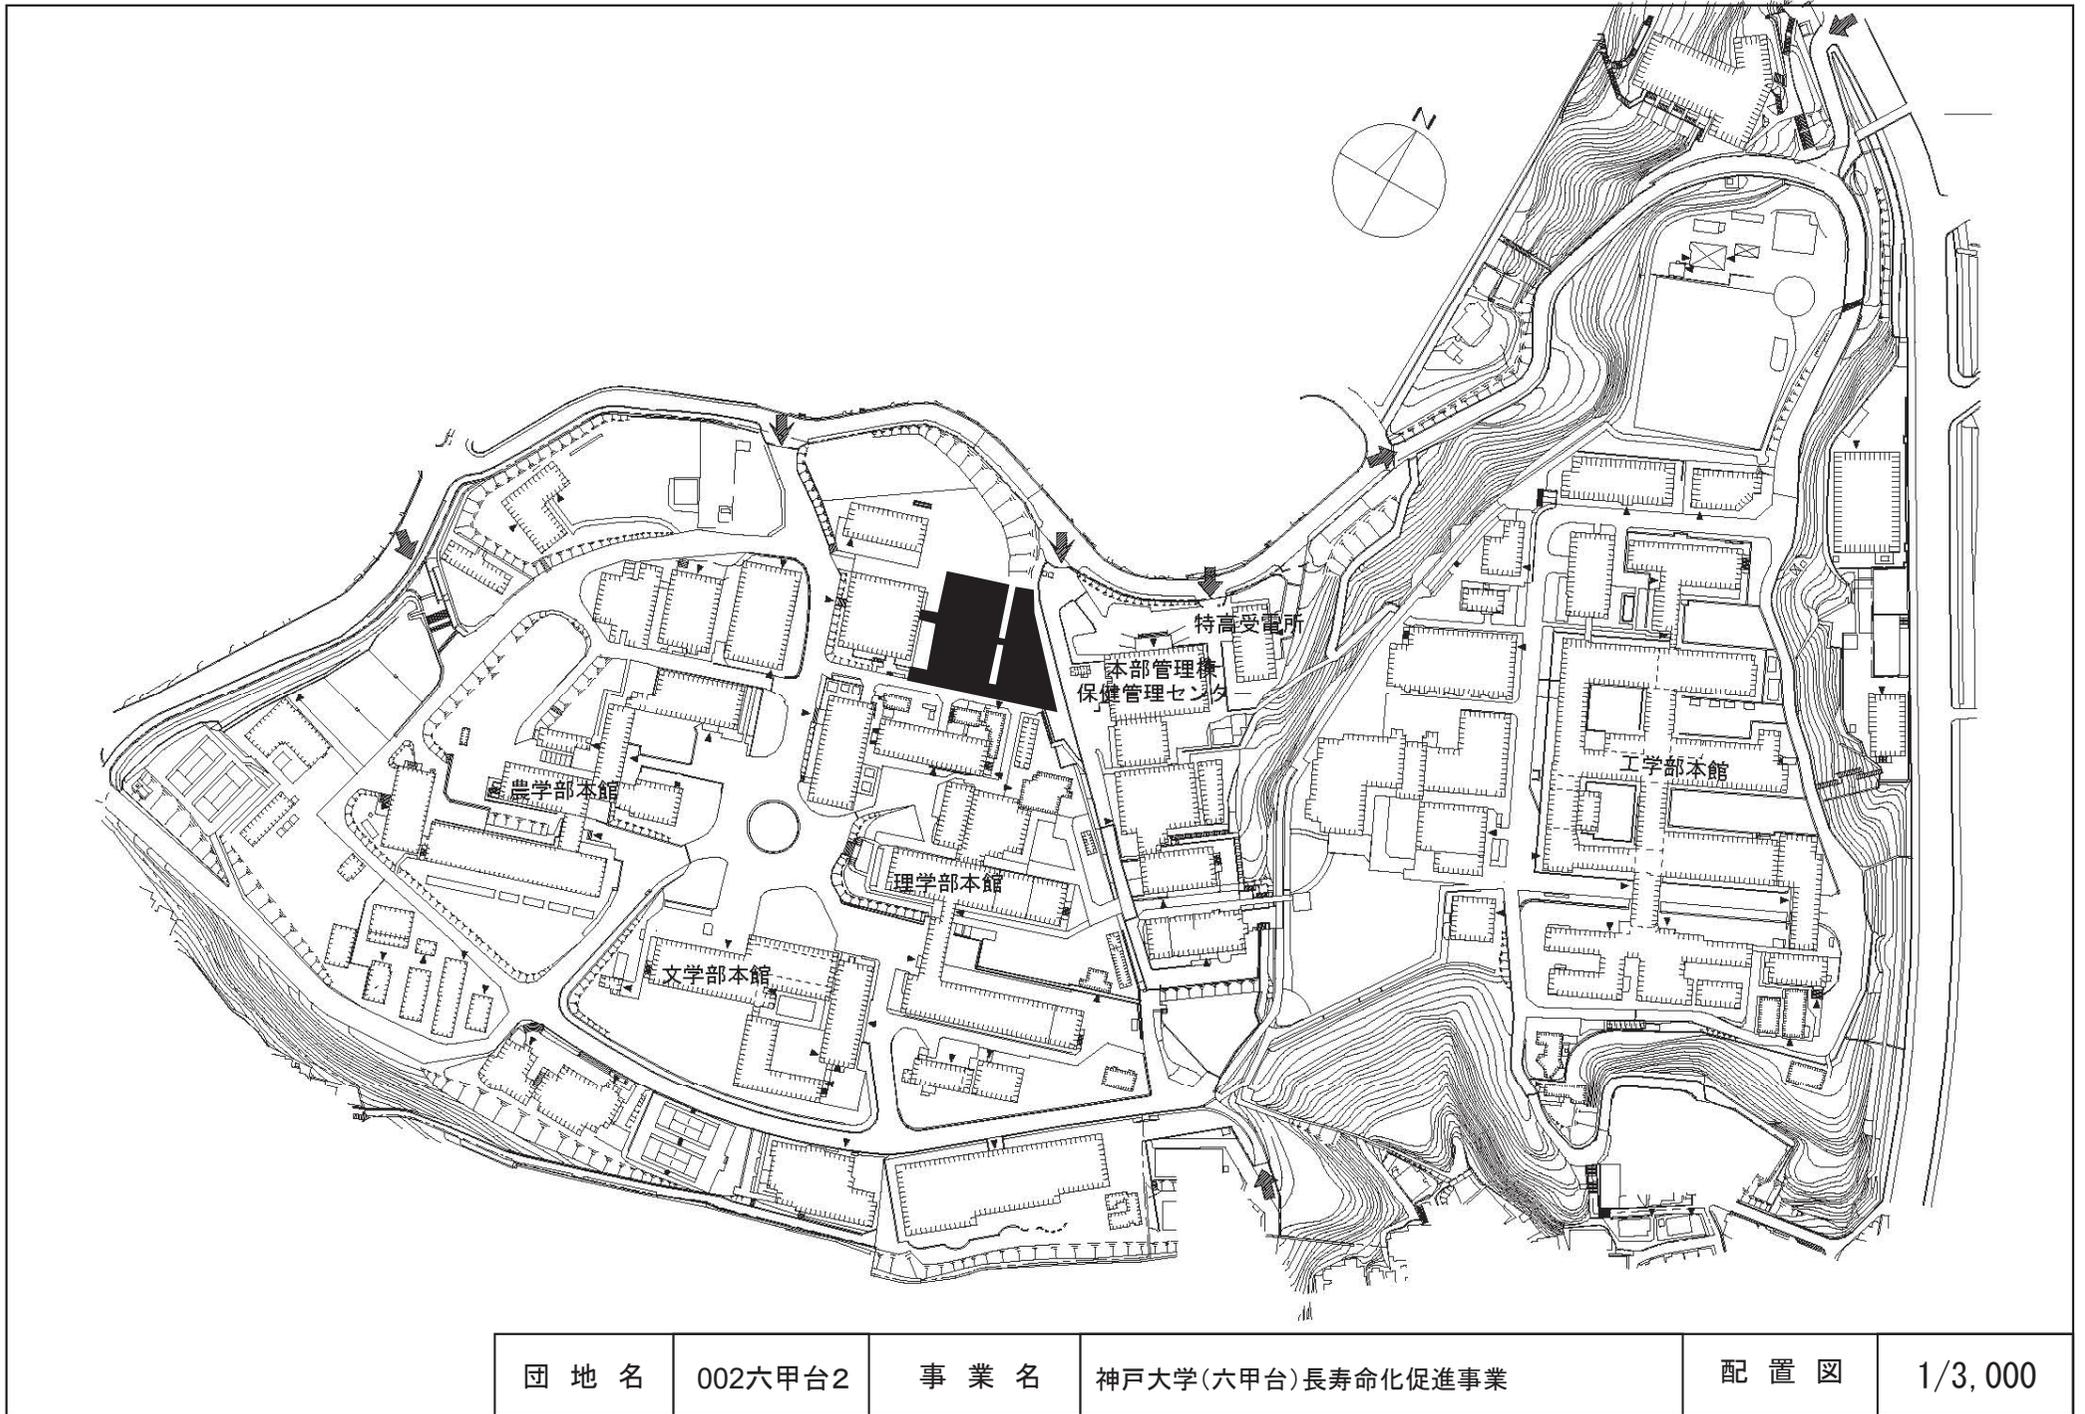


団地名	002六甲台2	事業名	神戸大学(六甲台)長寿命化促進事業	配置図	1/3,000
-----	---------	-----	-------------------	-----	---------





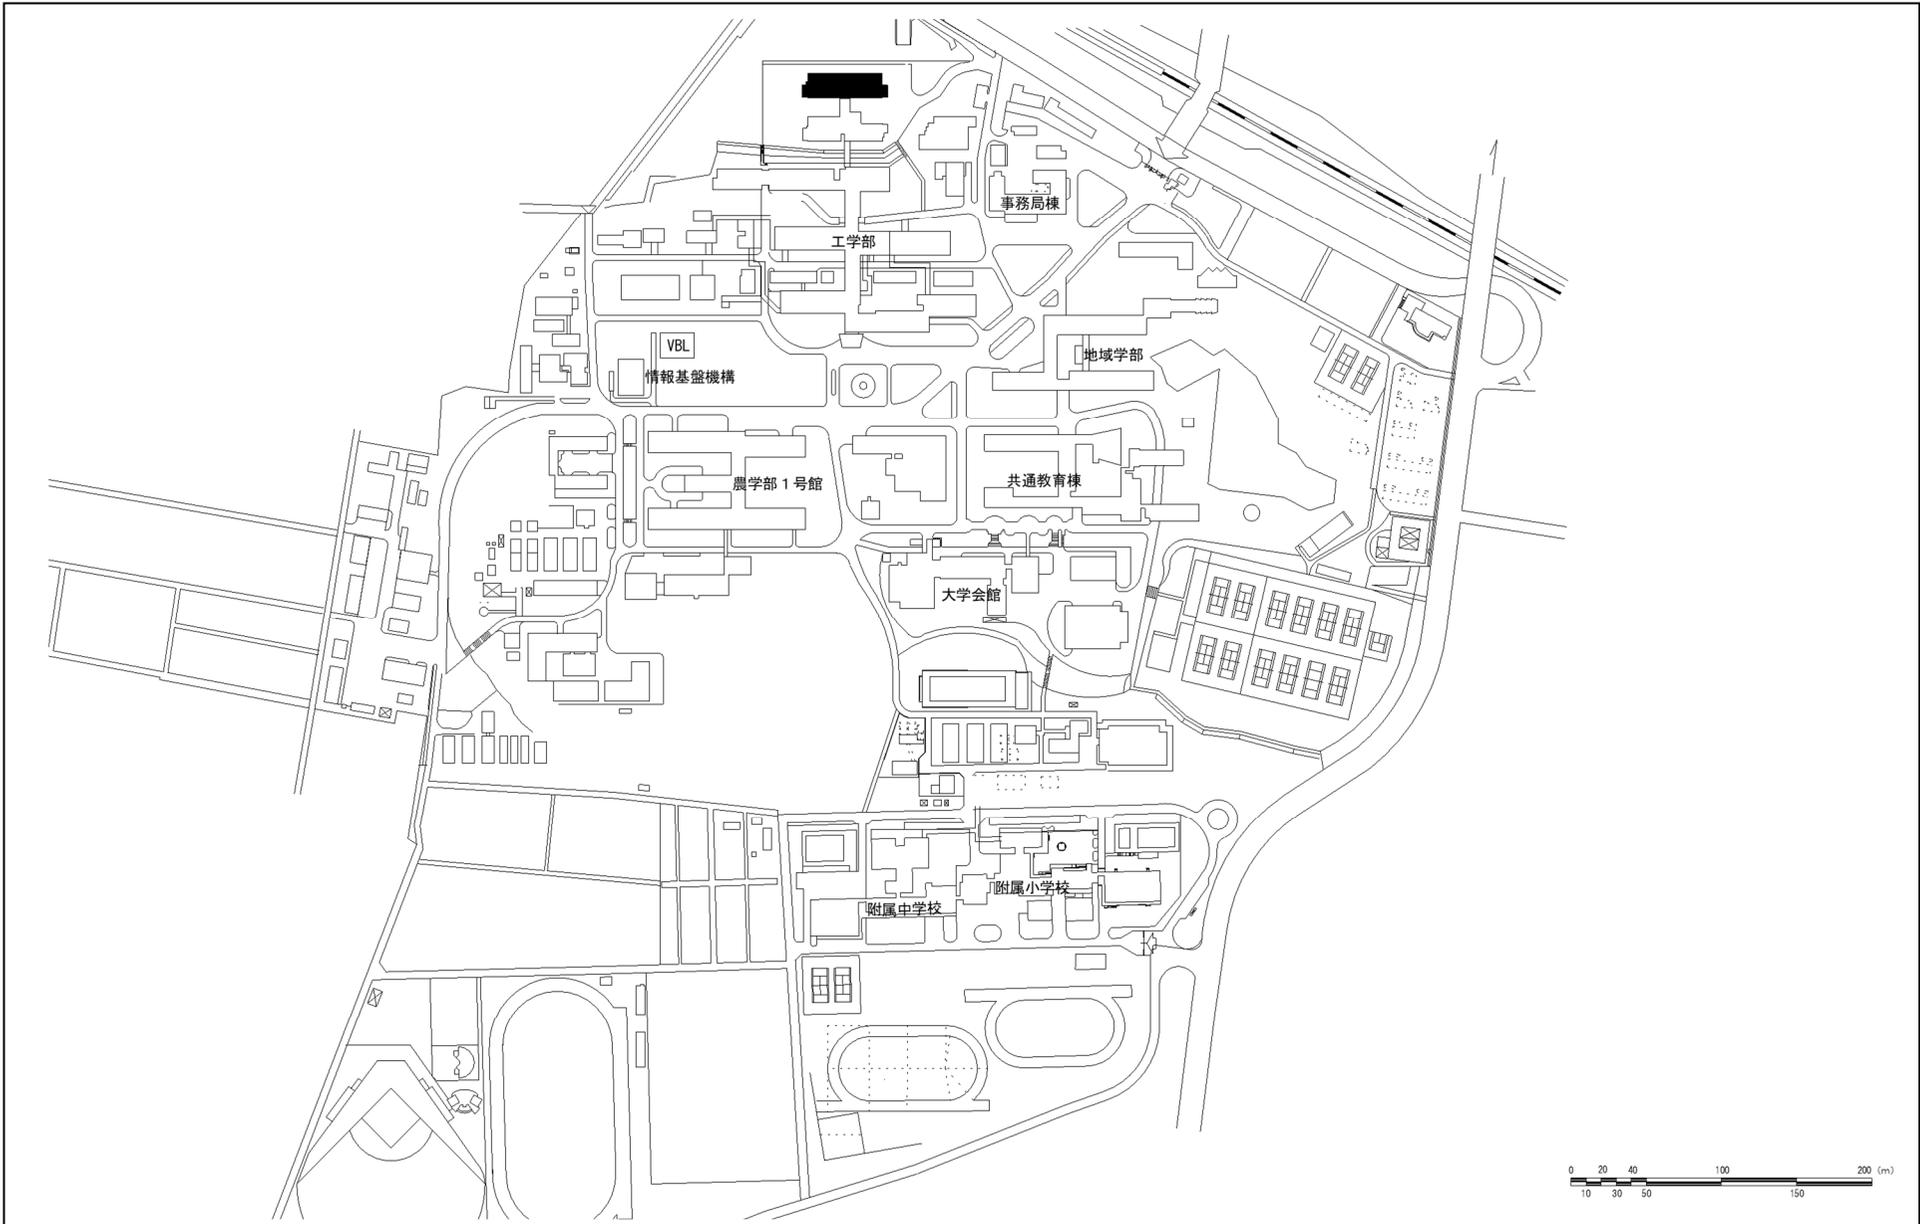

団地名	001 三浦	事業名	鳥取大学(三浦)長寿命化促進事業	配置図	1/5,000
-----	--------	-----	------------------	-----	---------

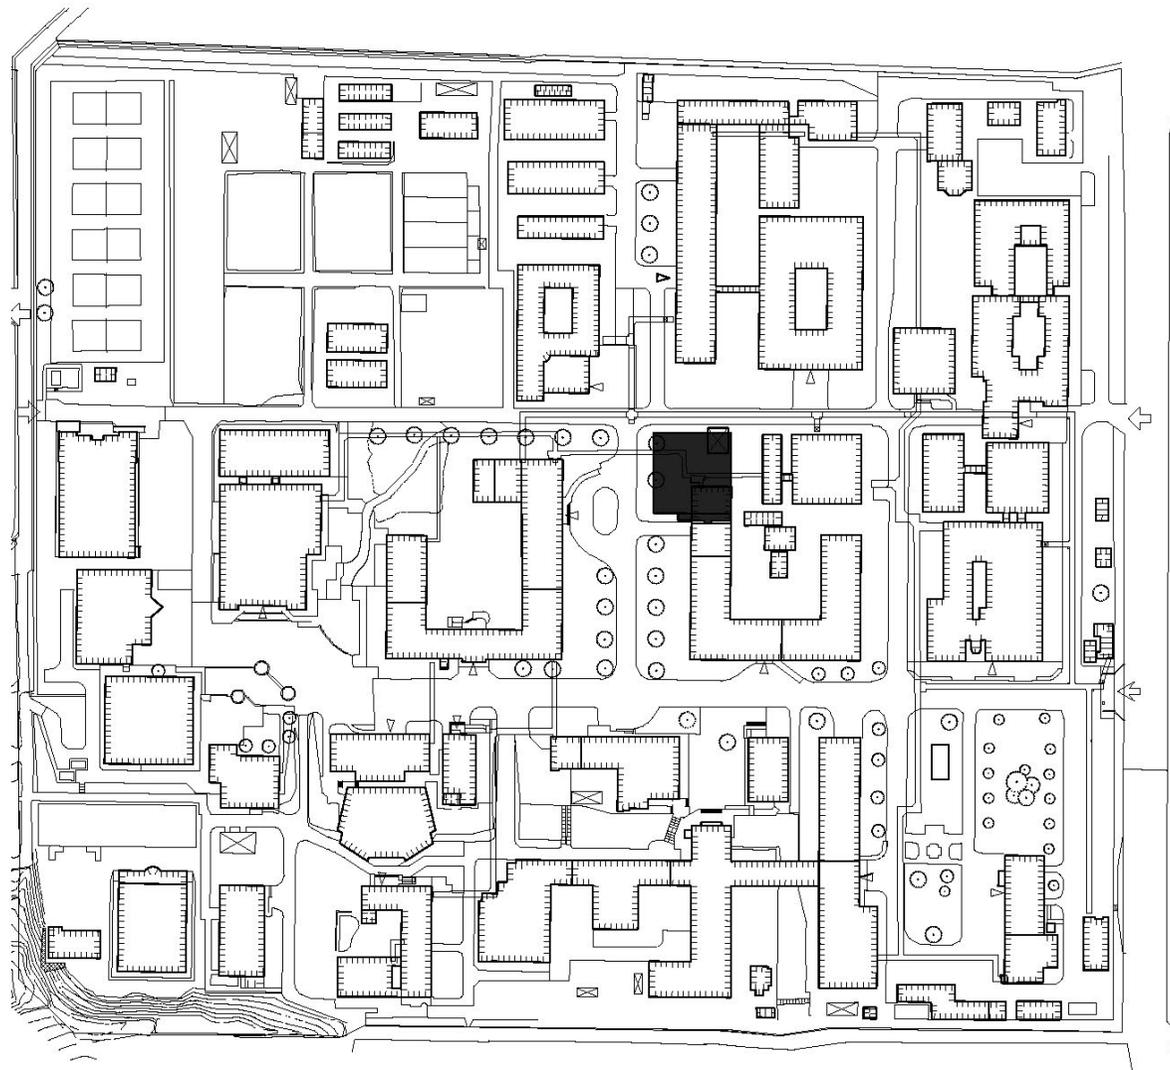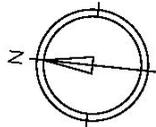

団地名	001 川津	事業名	島根大学（川津）総合研究棟（材料エネルギー学系）	配置図	1/2500
-----	--------	-----	--------------------------	-----	--------

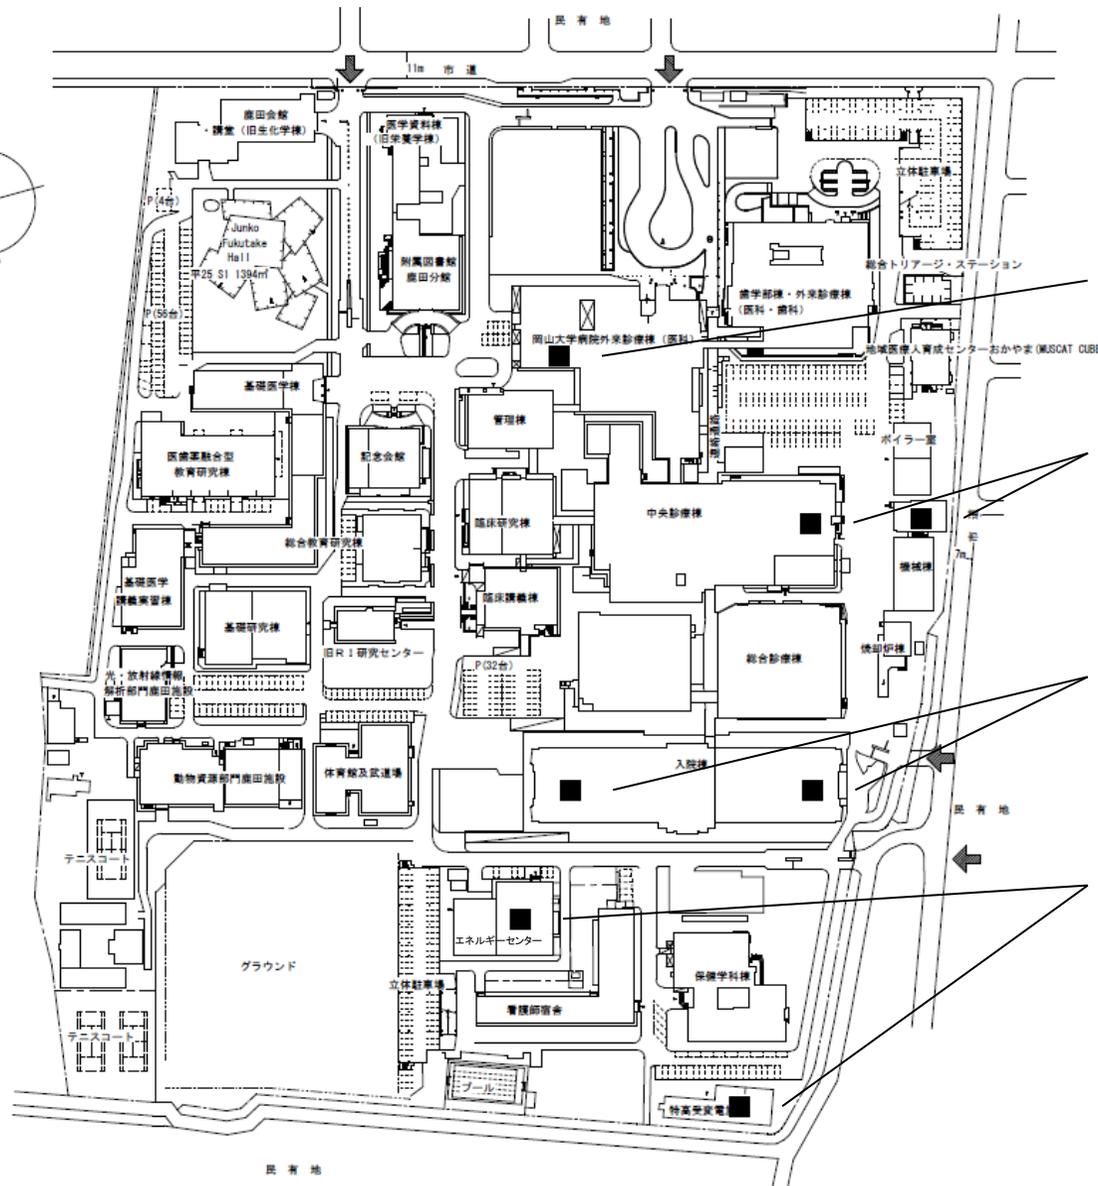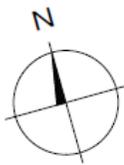


配電設備更新

配電設備更新、  
直流電源装置更新

直流電源装置更新、  
無停電電源装置更新

直流電源装置更新


団地名	003 鹿田	事業名	岡山大学(医病)ライフライン再生(電気設備)	配置図	1/3000
-----	--------	-----	------------------------	-----	--------

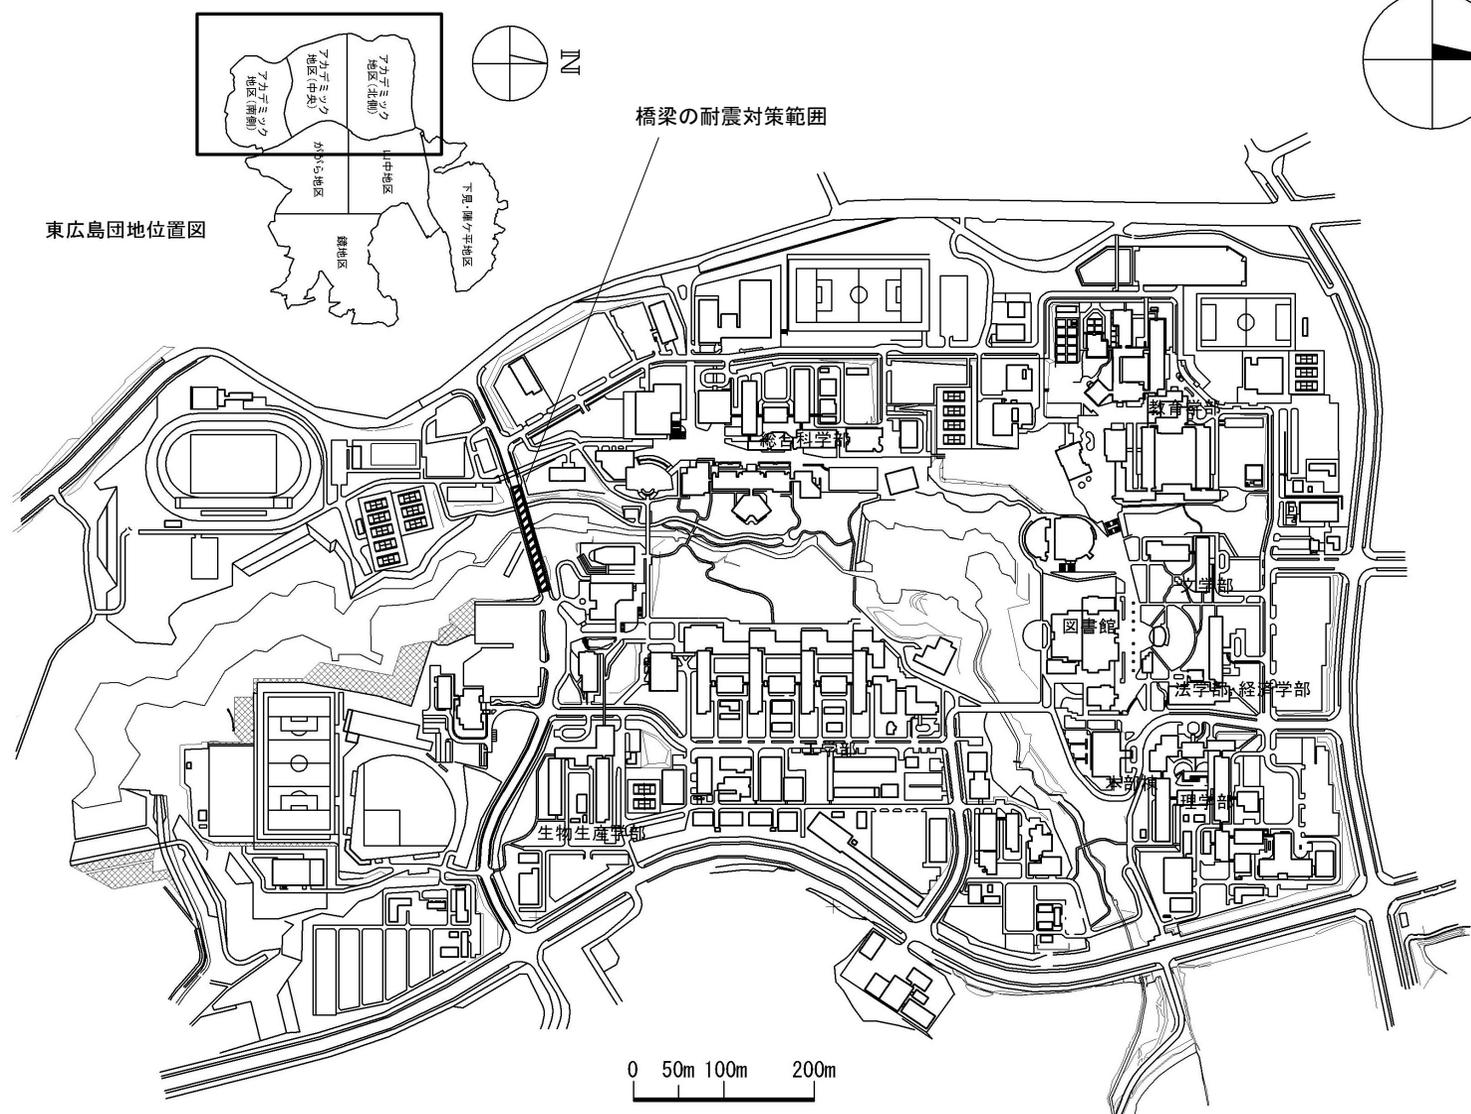

東広島団地位置図


0 50m 100m 200m

団地名	060 東広島	事業名	広島大学(東広島)基幹・環境整備(橋梁安全対策)	配置図	1/8,000
-----	---------	-----	--------------------------	-----	---------

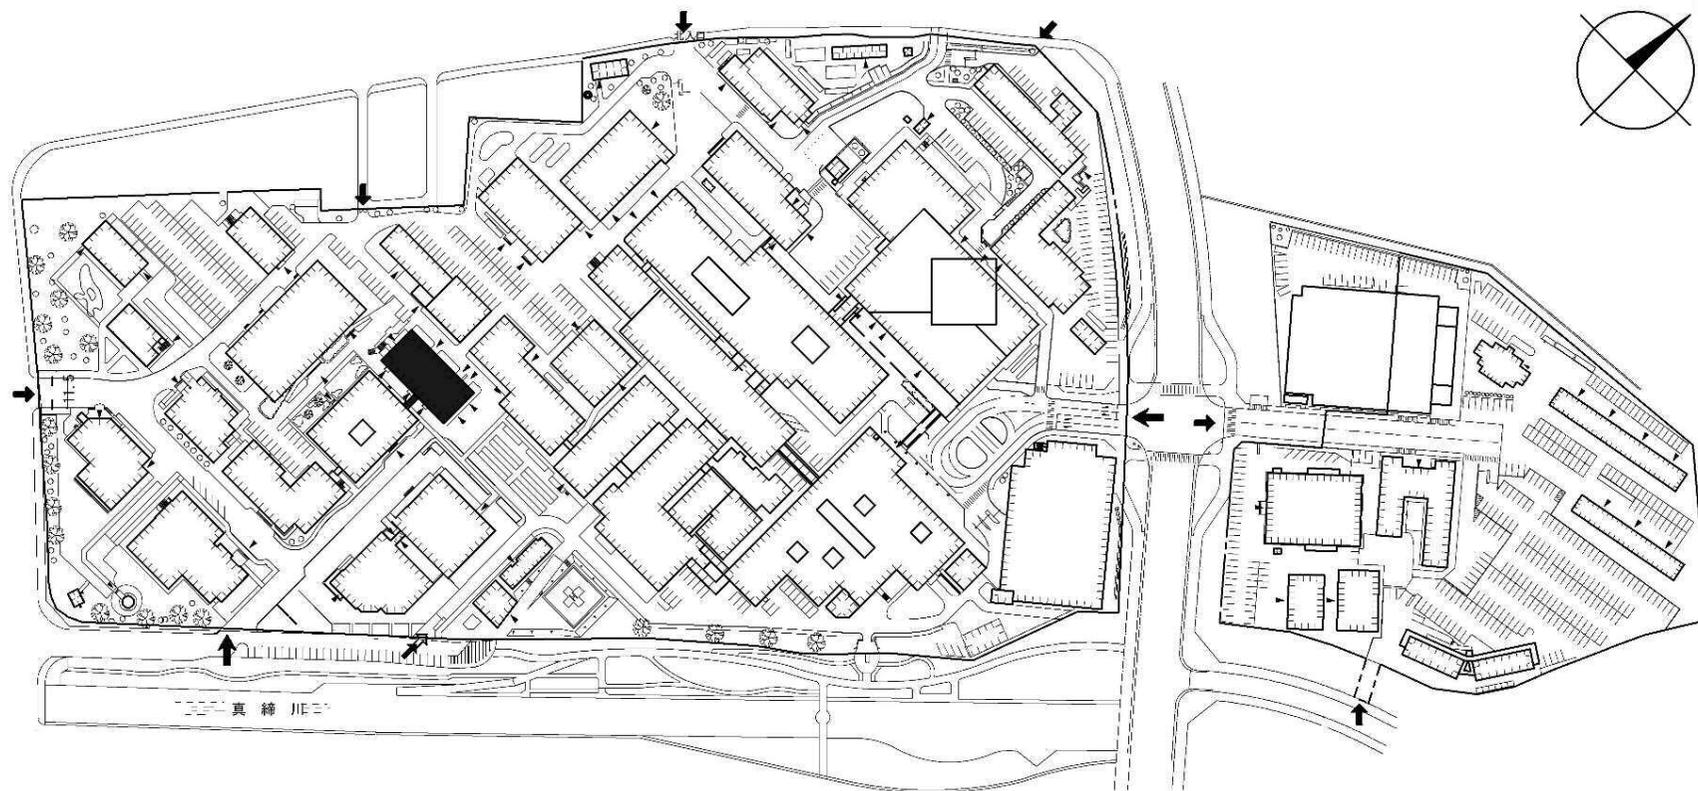

0m 50m 100m


団地名	004 小串	事業名	山口大学(小串)長寿命化促進事業	配置図	1/3000
-----	--------	-----	------------------	-----	--------

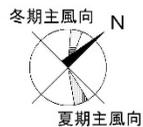

中央監視装置（防災、電力、機械等）

屋外配線、通信設備  
ケーブルラック

屋外環境整備

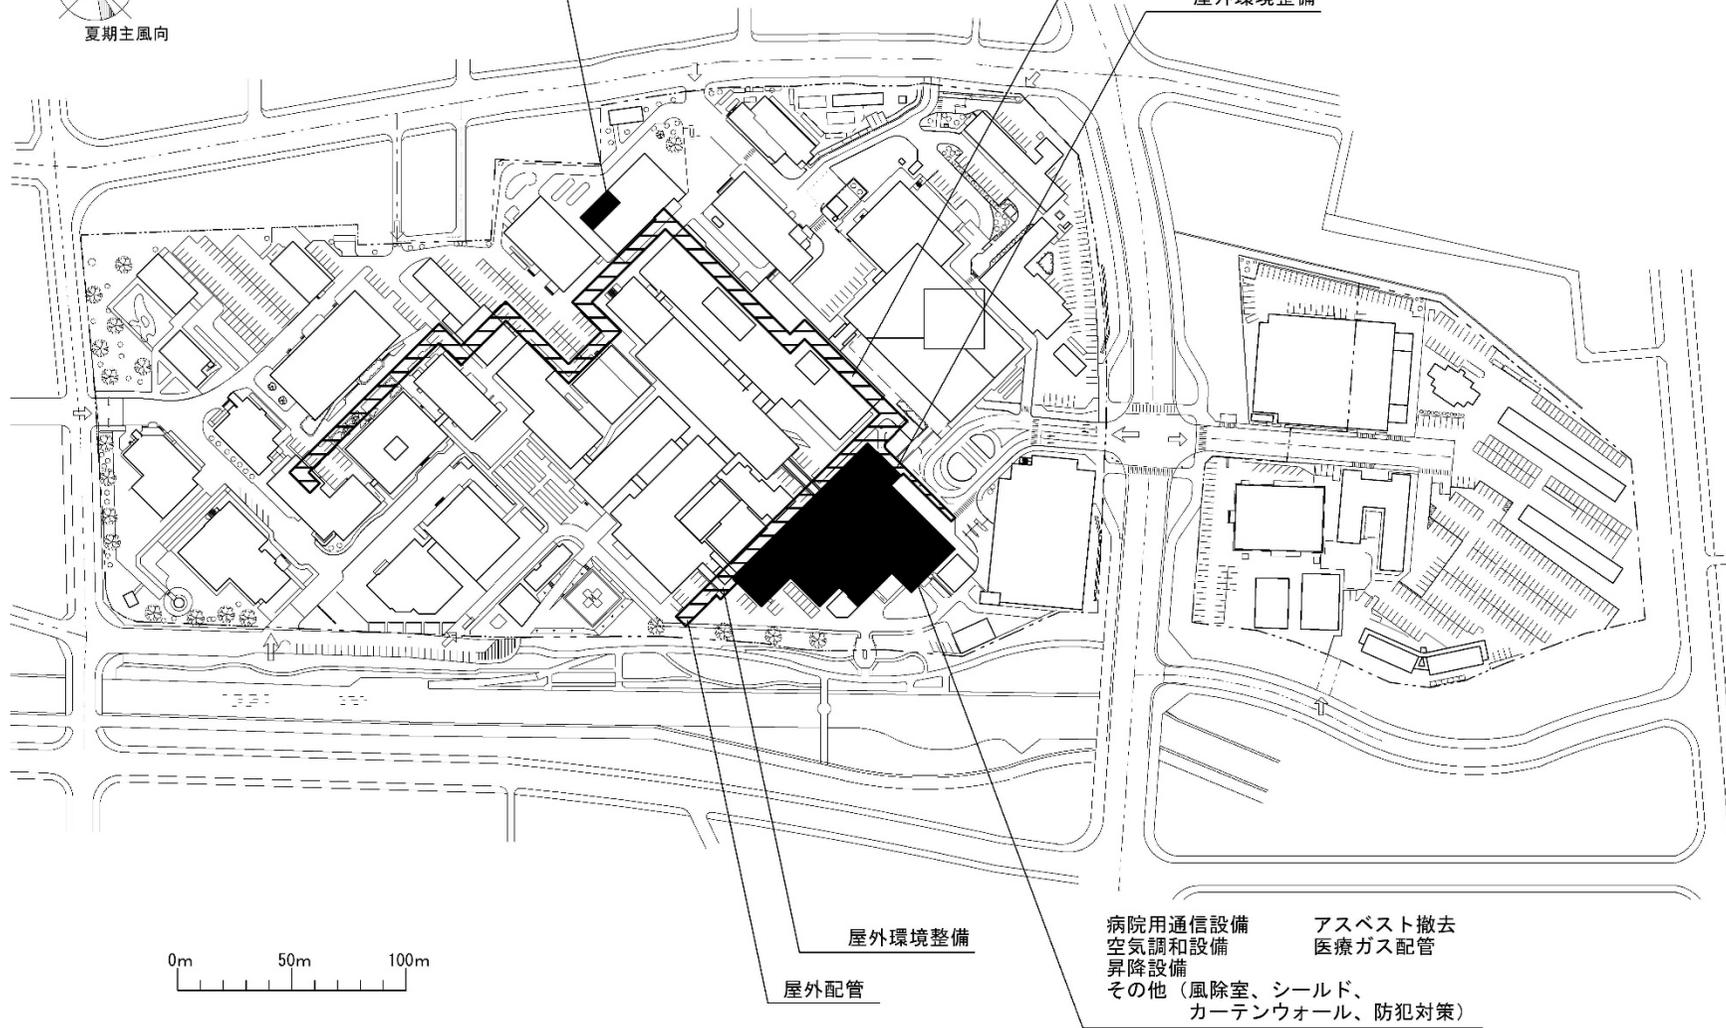

0m 50m 100m


屋外環境整備

屋外配管

病院用通信設備  
空気調和設備  
昇降設備  
その他（風除室、シールド、  
カーテンウォール、防犯対策）


アスベスト撤去  
医療ガス配管

団地名	004 小串	事業名	山口大学(医病)基幹・環境整備 (中央監視設備等)	配置図	1/3000
-----	--------	-----	------------------------------	-----	--------

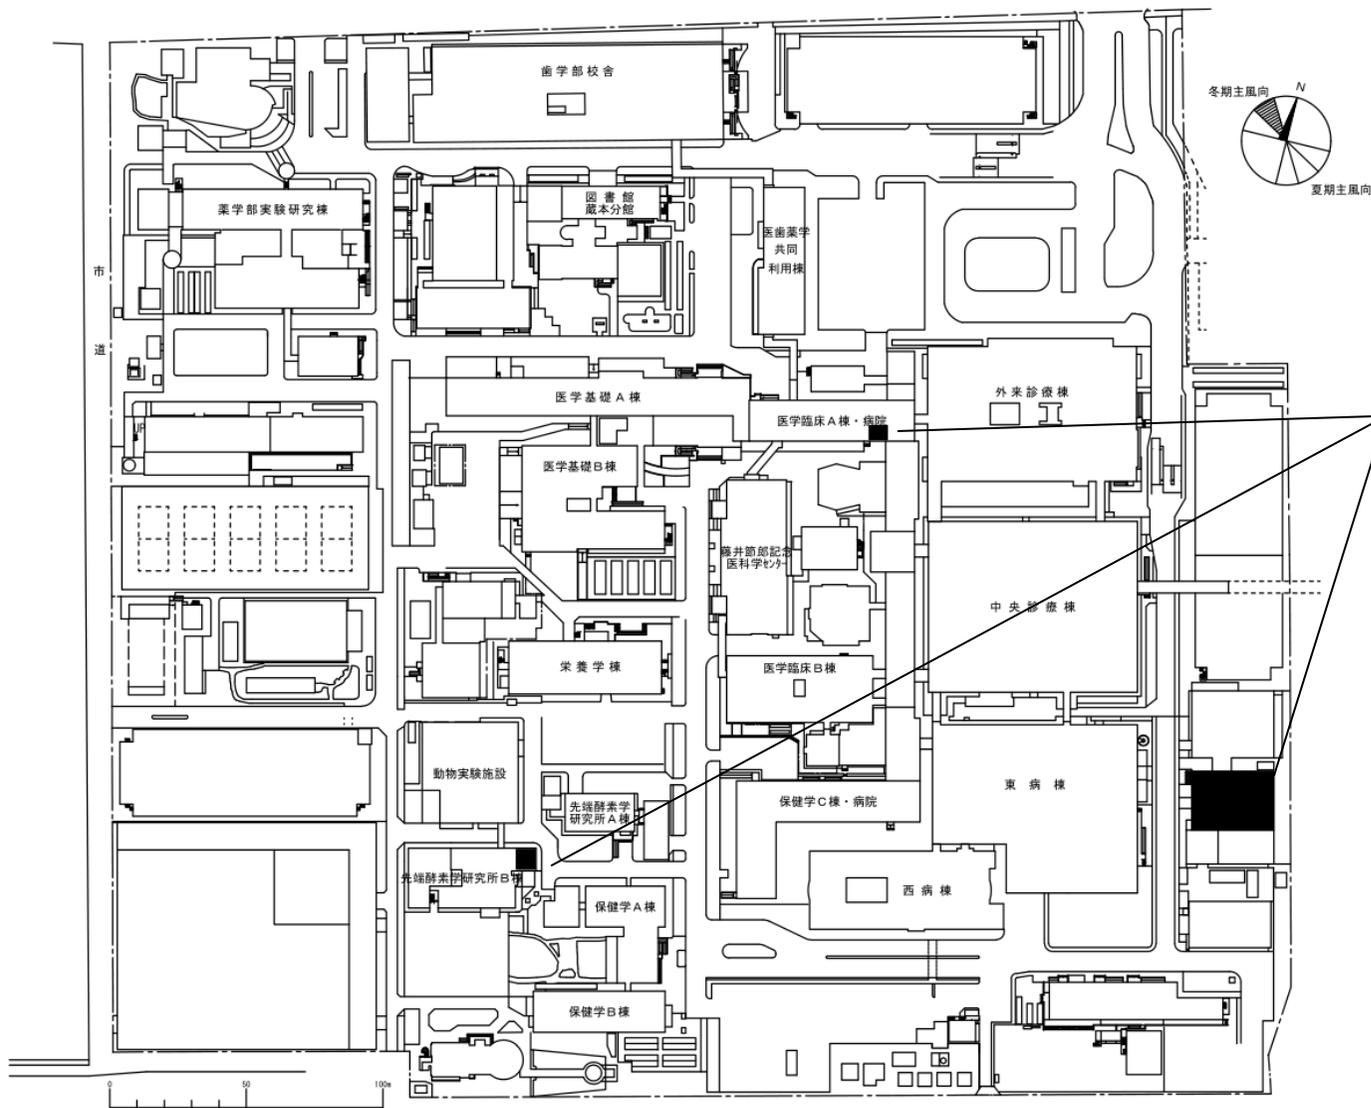


特高受変電設備の更新範囲

団地名	013 蔵本	事業名	徳島大学(蔵本)ライフライン再生(特高受変電設備等)	配置図	1/2,500
-----	--------	-----	----------------------------	-----	---------



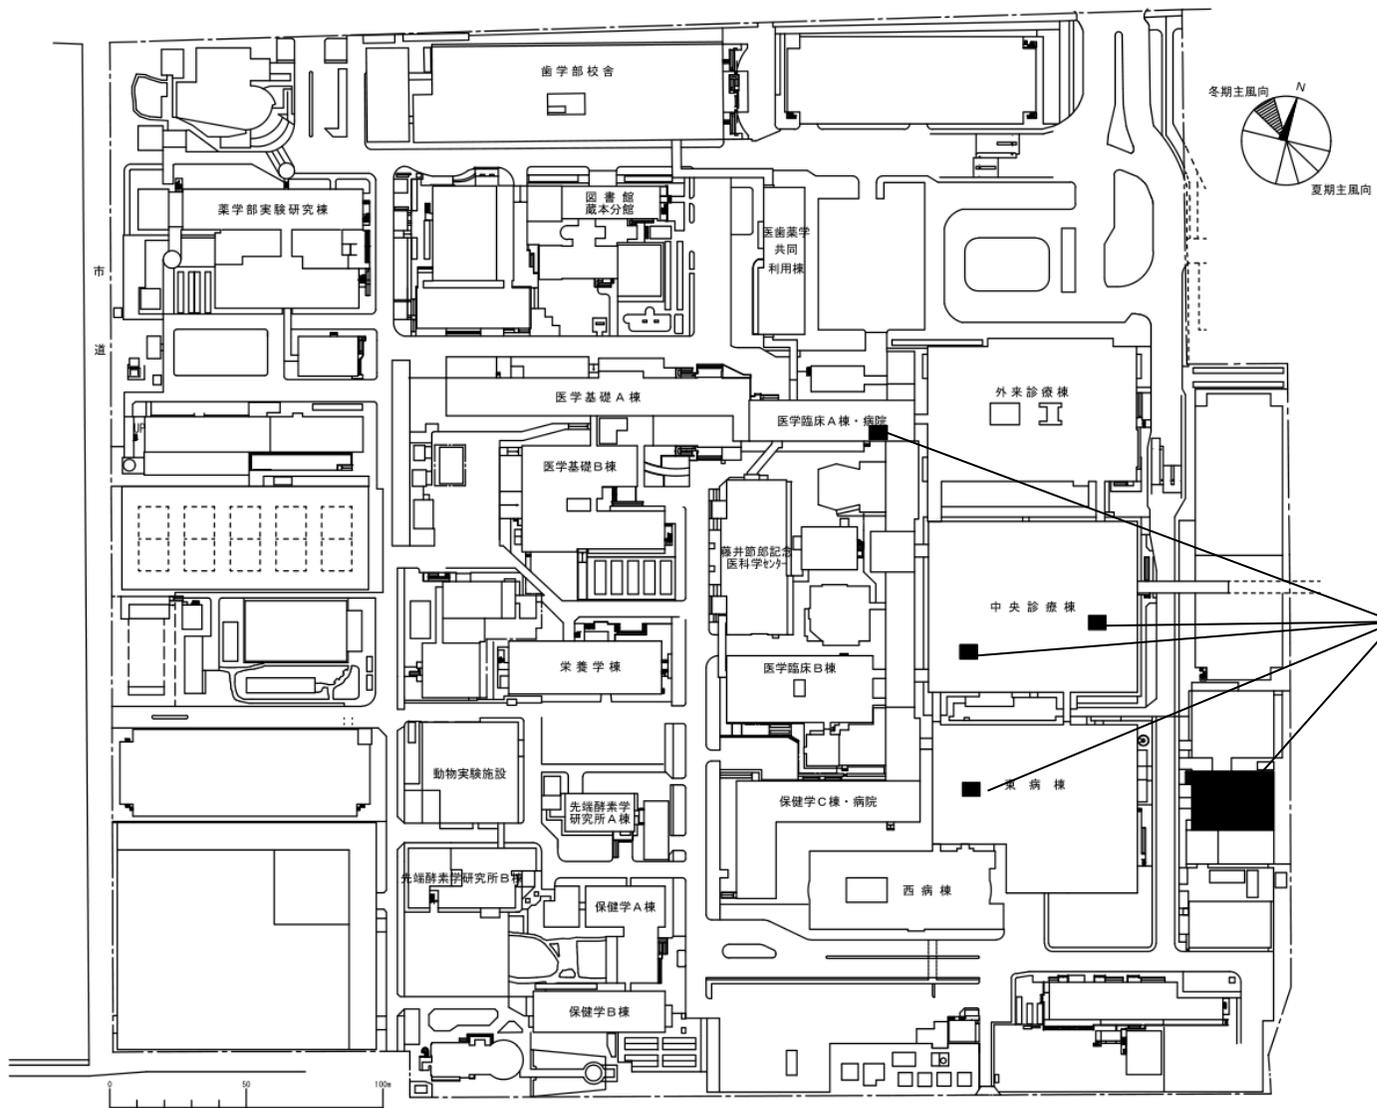


特高受変電設備の更新範囲


団地名	013 蔵本	事業名	徳島大学(医病)ライフライン再生(特高受変電設備)	配置図	1/2,500
-----	--------	-----	---------------------------	-----	---------

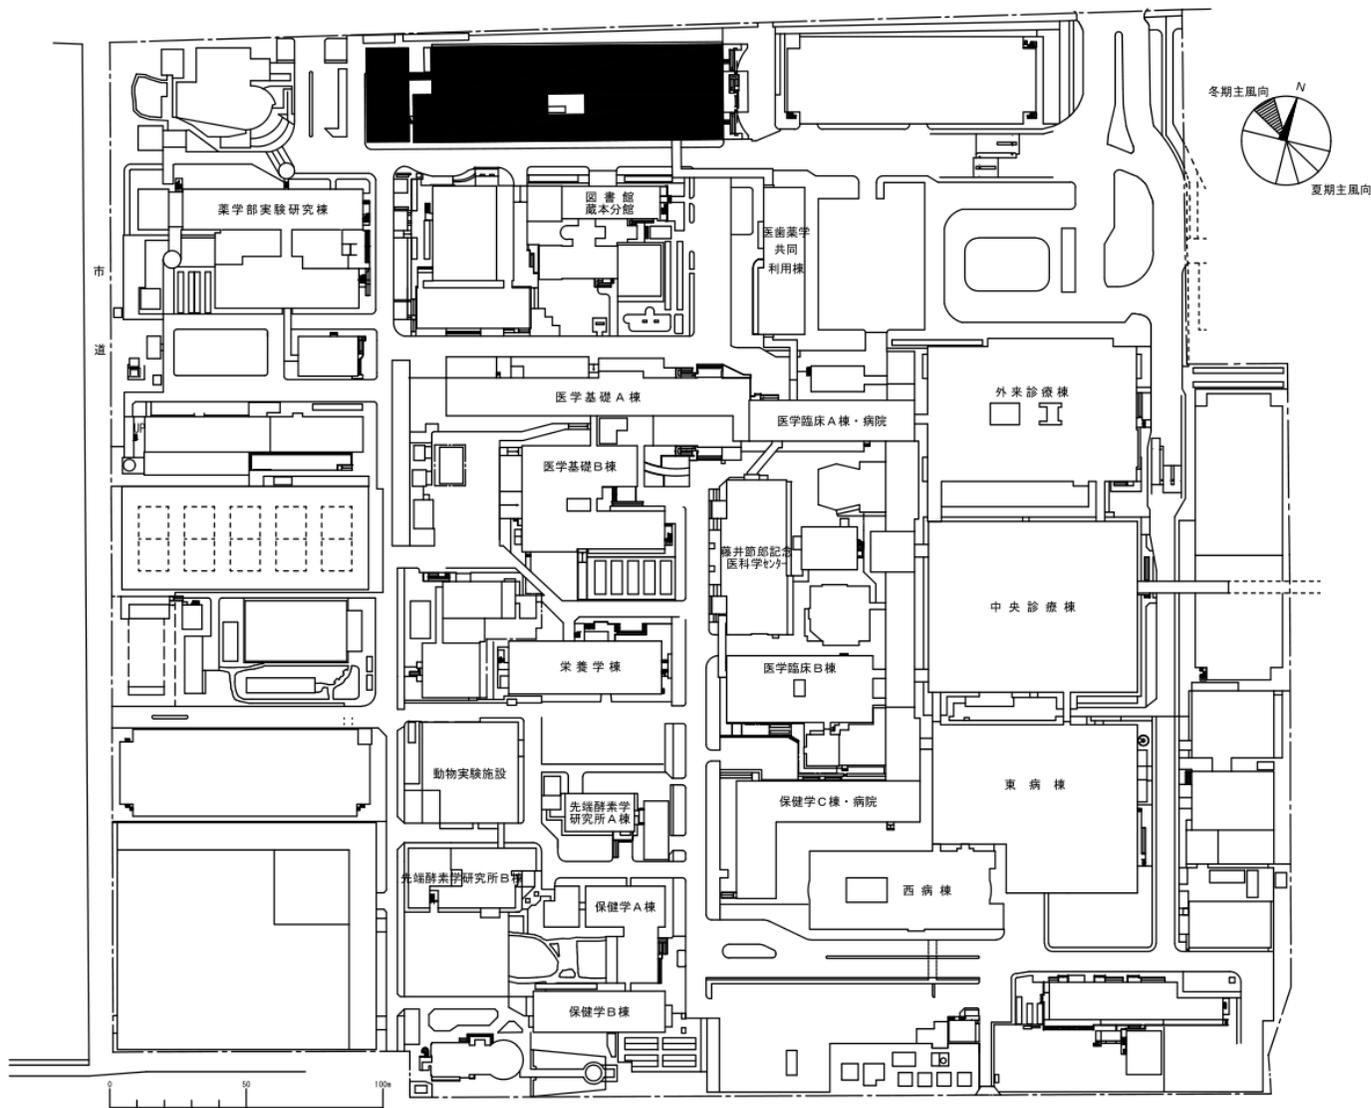


団地名	013 蔵本	事業名	徳島大学(蔵本)総合研究棟改修Ⅱ(医歯薬学系)	配置図	1/2,500
-----	--------	-----	-------------------------	-----	---------

 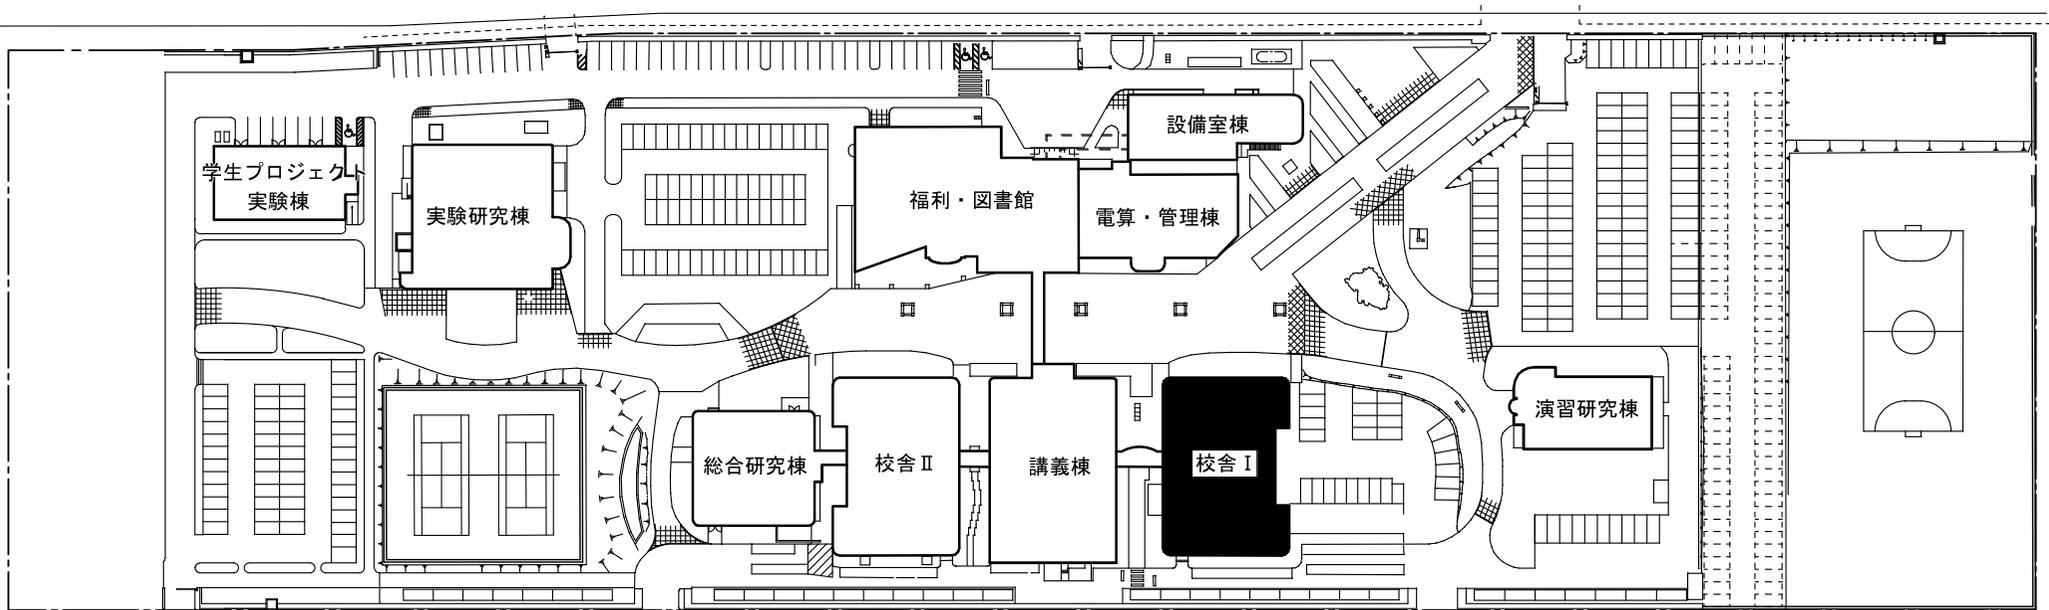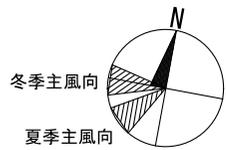

団地名	010 林町	事業名	香川大学(林町)長寿命化促進事業	配置図	1/1,500
-----	--------	-----	------------------	-----	---------

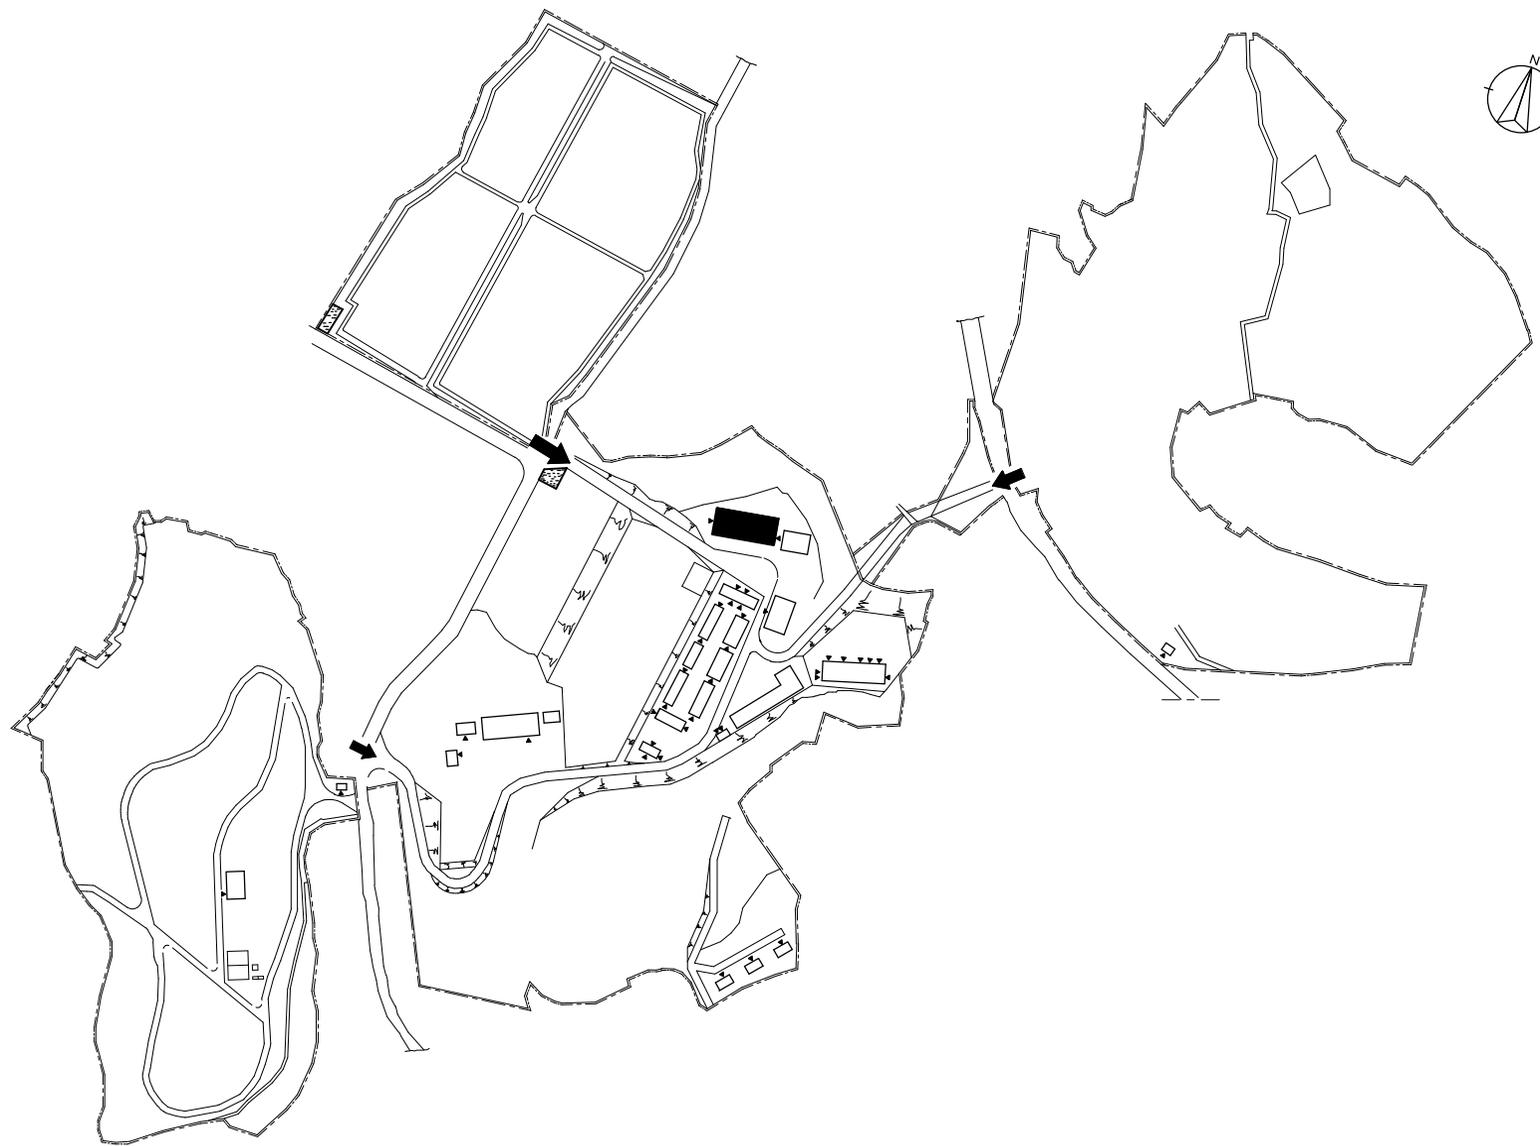


団地名	025 北条	事業名	愛媛大学(北条)実験実習棟改修(農学系)	配置図	1/2, 500
-----	--------	-----	----------------------	-----	----------

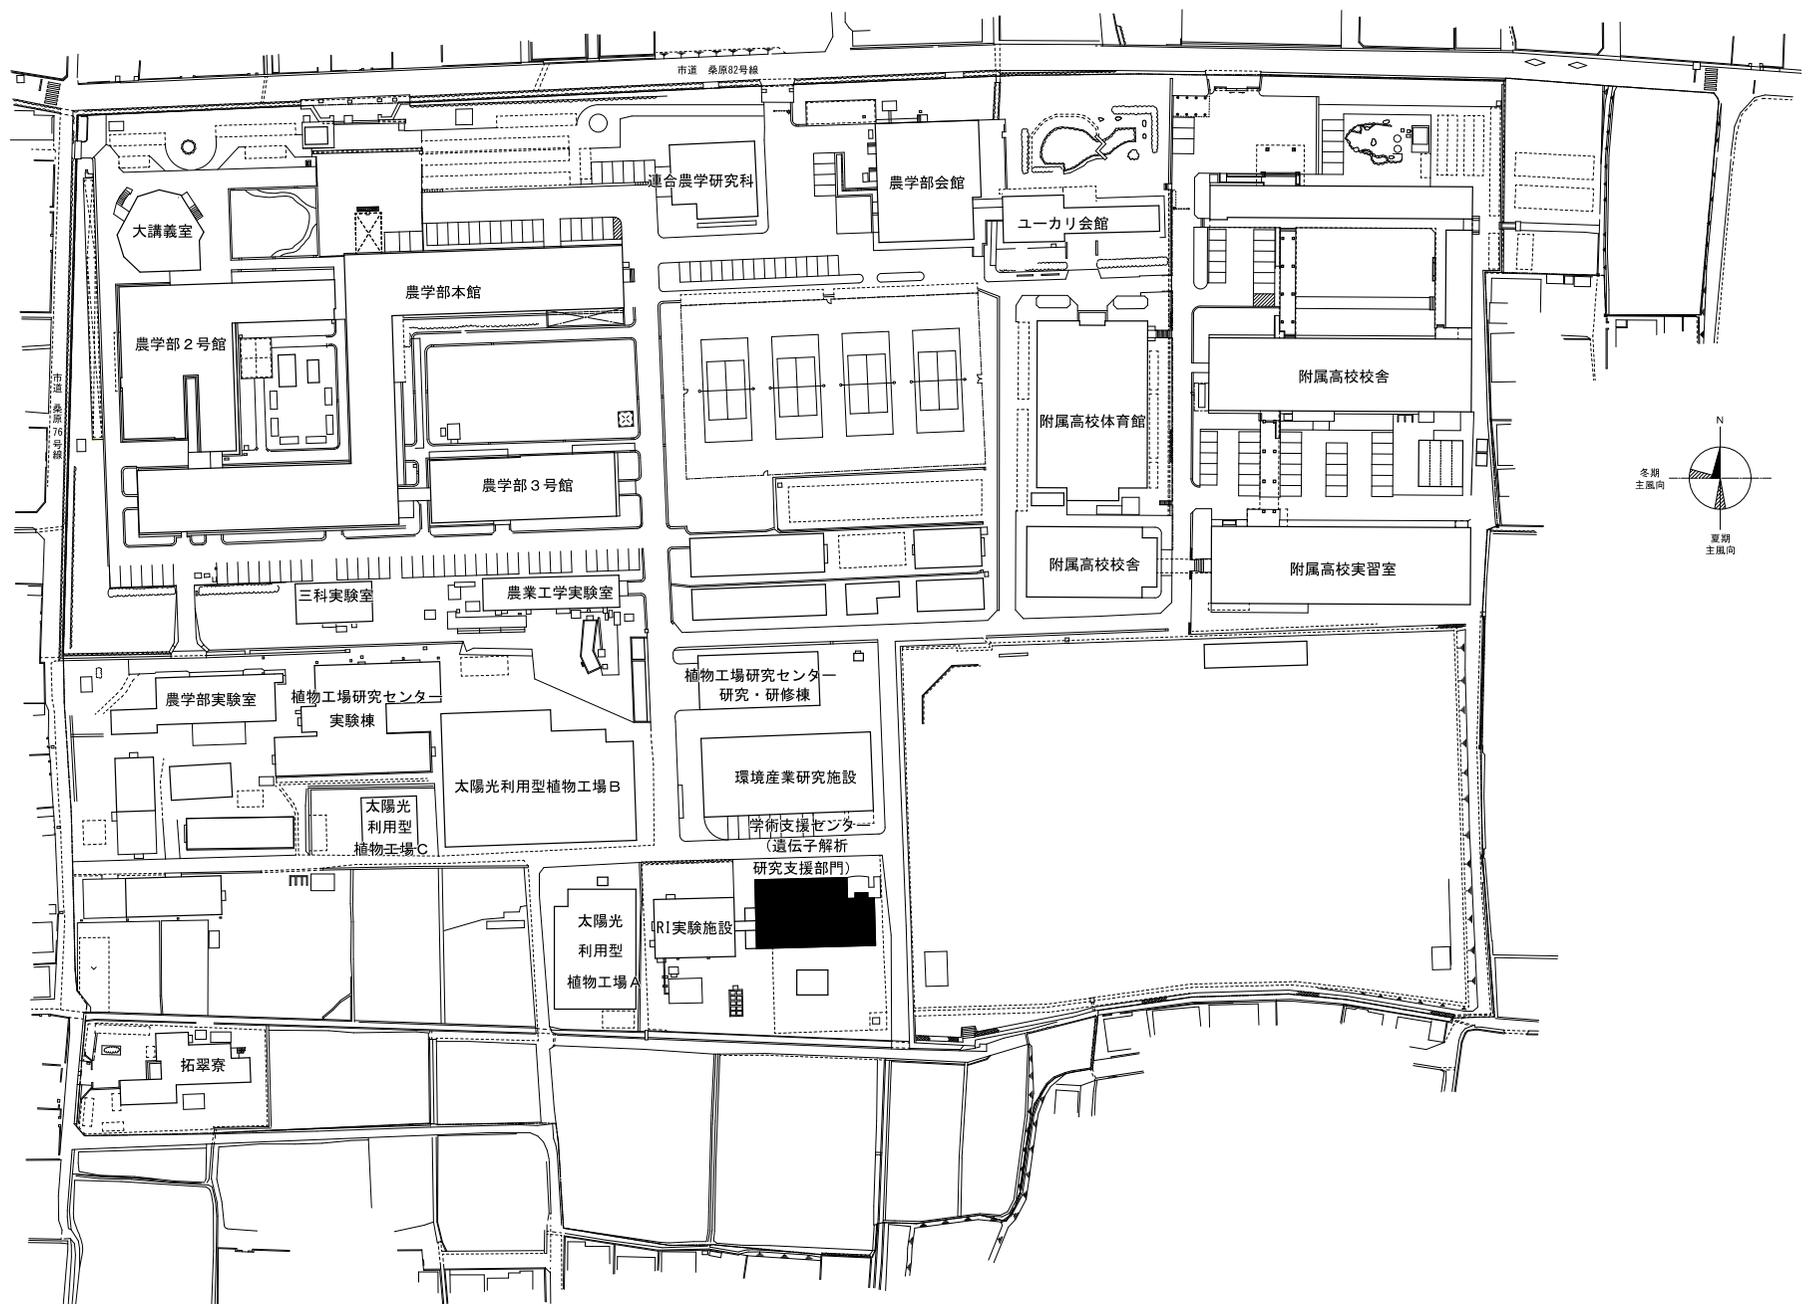


団地名	003 樽味	事業名	愛媛大学(樽味)長寿命化促進事業	配置図	1/1,600
-----	--------	-----	------------------	-----	---------



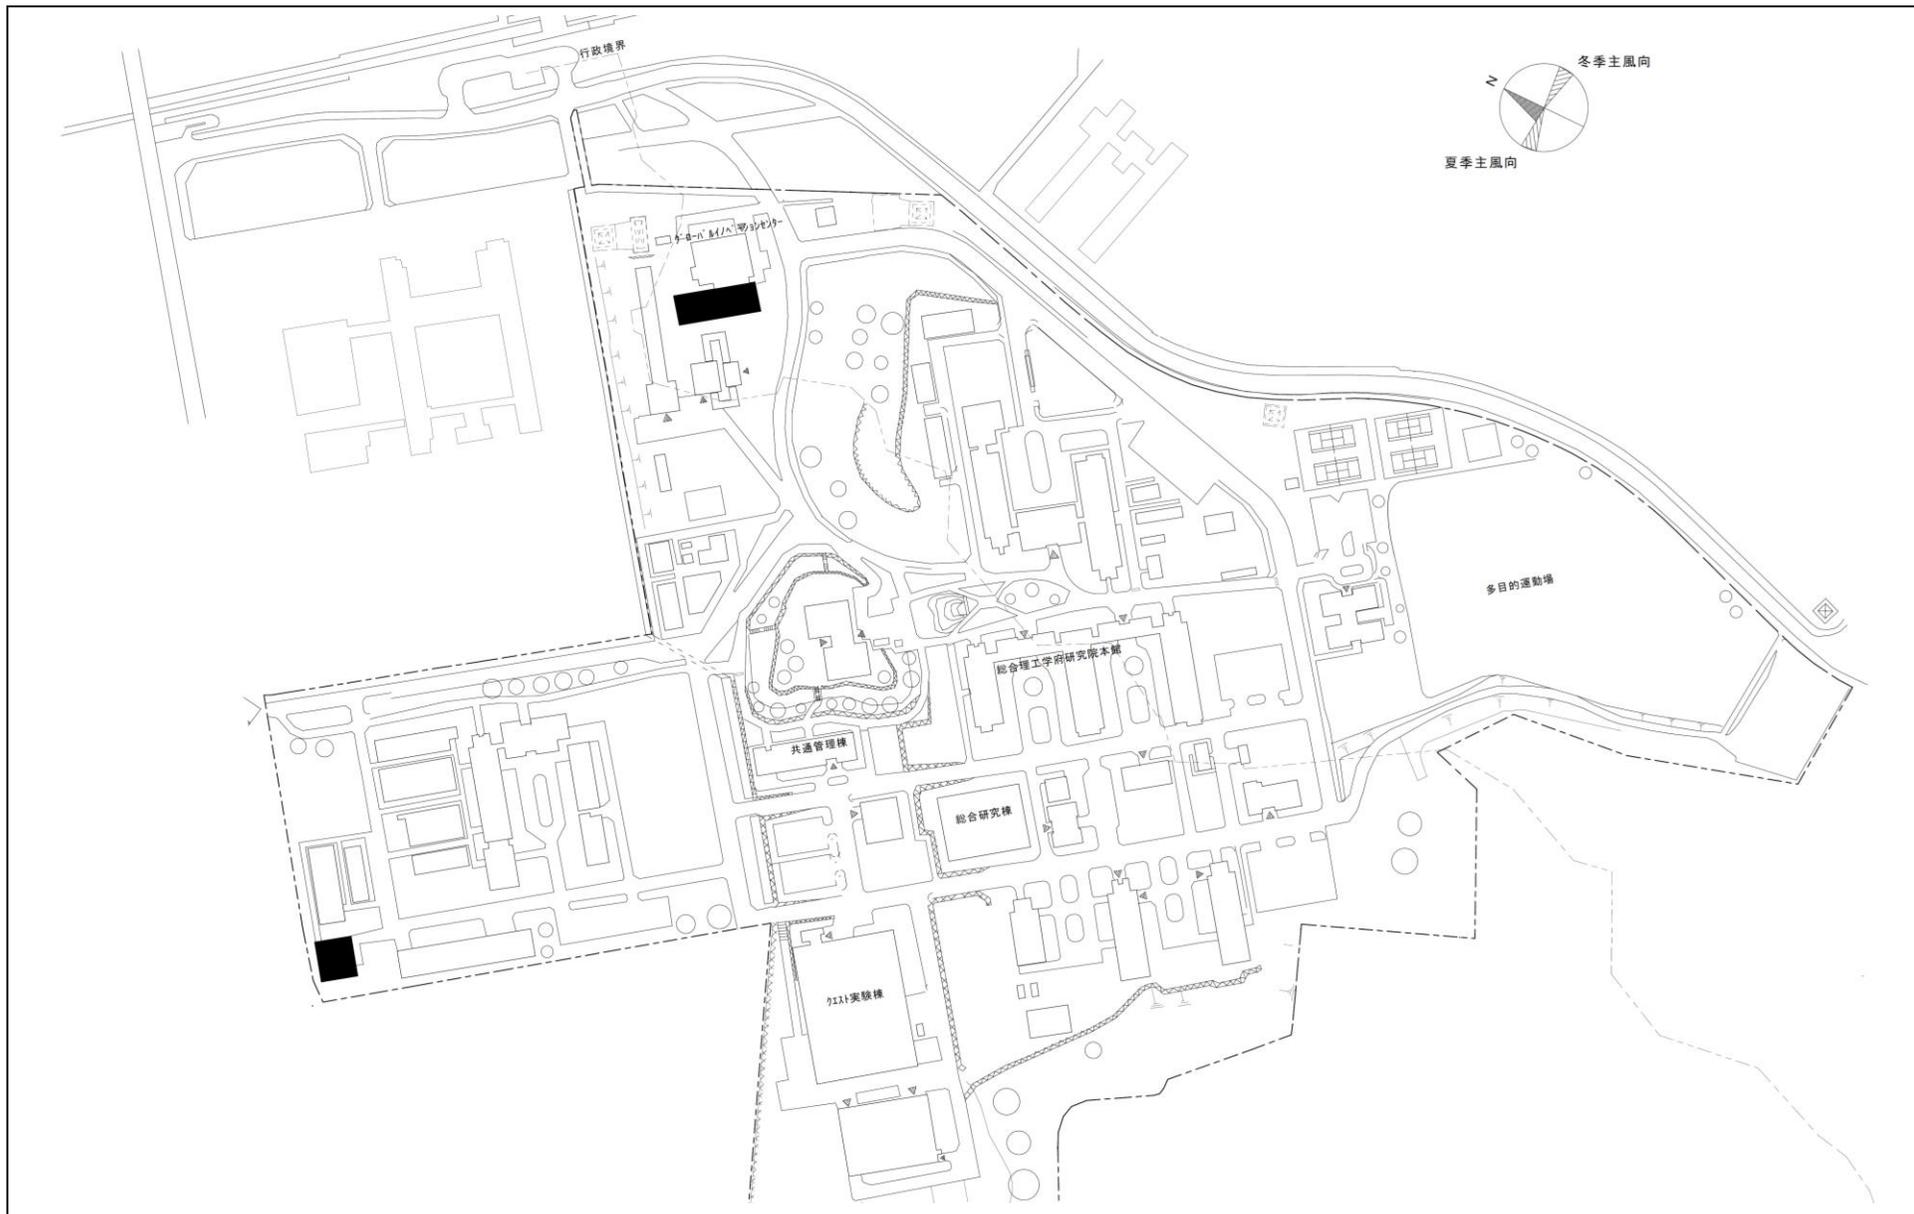

団地名	029 筑紫	事業名	九州大学(筑紫他)長寿命化促進事業 1/2	配置図	1/4,000
-----	--------	-----	-----------------------	-----	---------

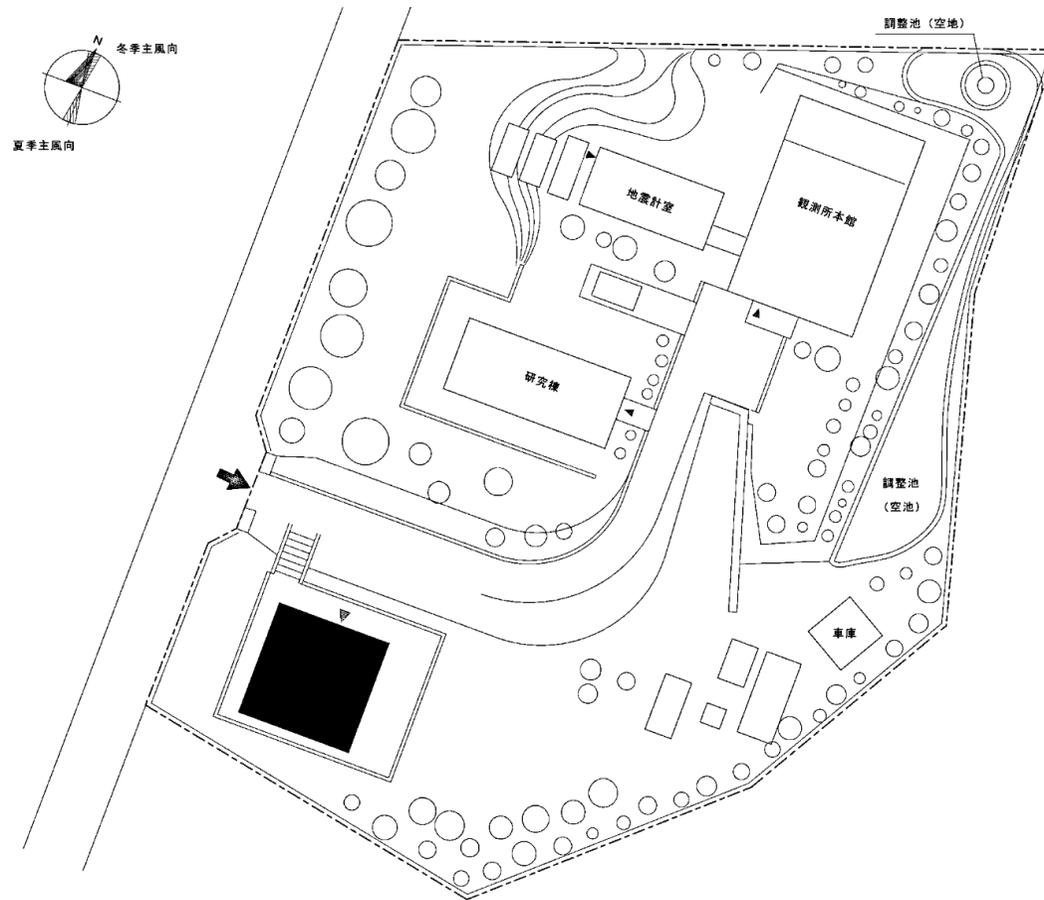

団 地 名	024 島原	事 業 名	九州大学(筑紫他)長寿命化促進事業 2/2	配 置 図	1/800
-------	--------	-------	-----------------------	-------	-------




医療ガス設備 一式

団地名	003 馬出	事業名	九州大学(医病)ライフライン再生(医療ガス設備)	配置図	1/4000
-----	--------	-----	--------------------------	-----	--------





無停電電源設備 一式


団地名	003 馬出	事業名	九州大学(医病)ライフライン再生(無停電電源設備)	配置図	1/4000
-----	--------	-----	---------------------------	-----	--------

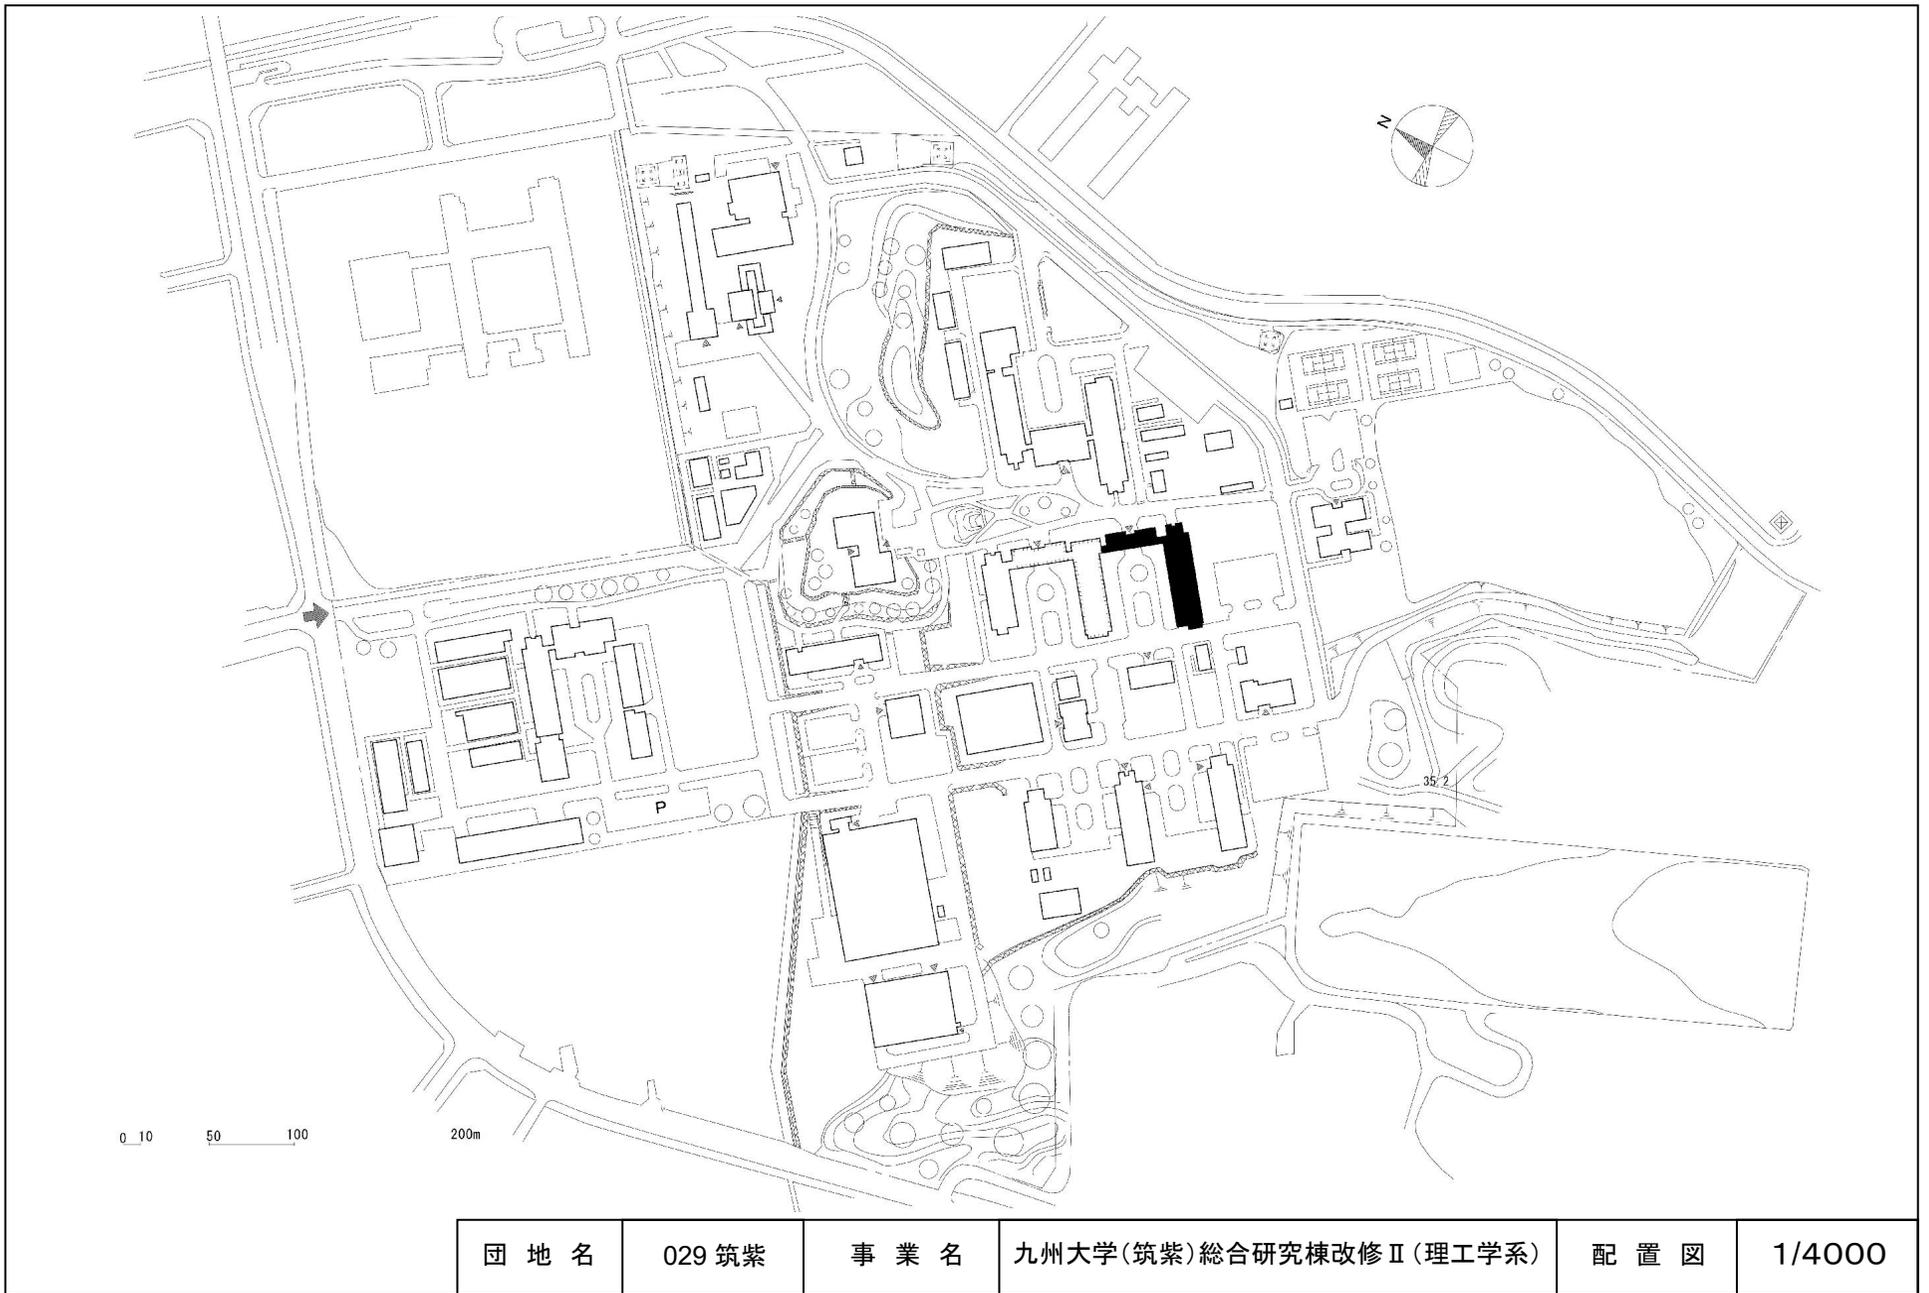


団地名	029 筑紫	事業名	九州大学(筑紫)総合研究棟改修Ⅱ(理工学系)	配置図	1/4000
-----	--------	-----	------------------------	-----	--------

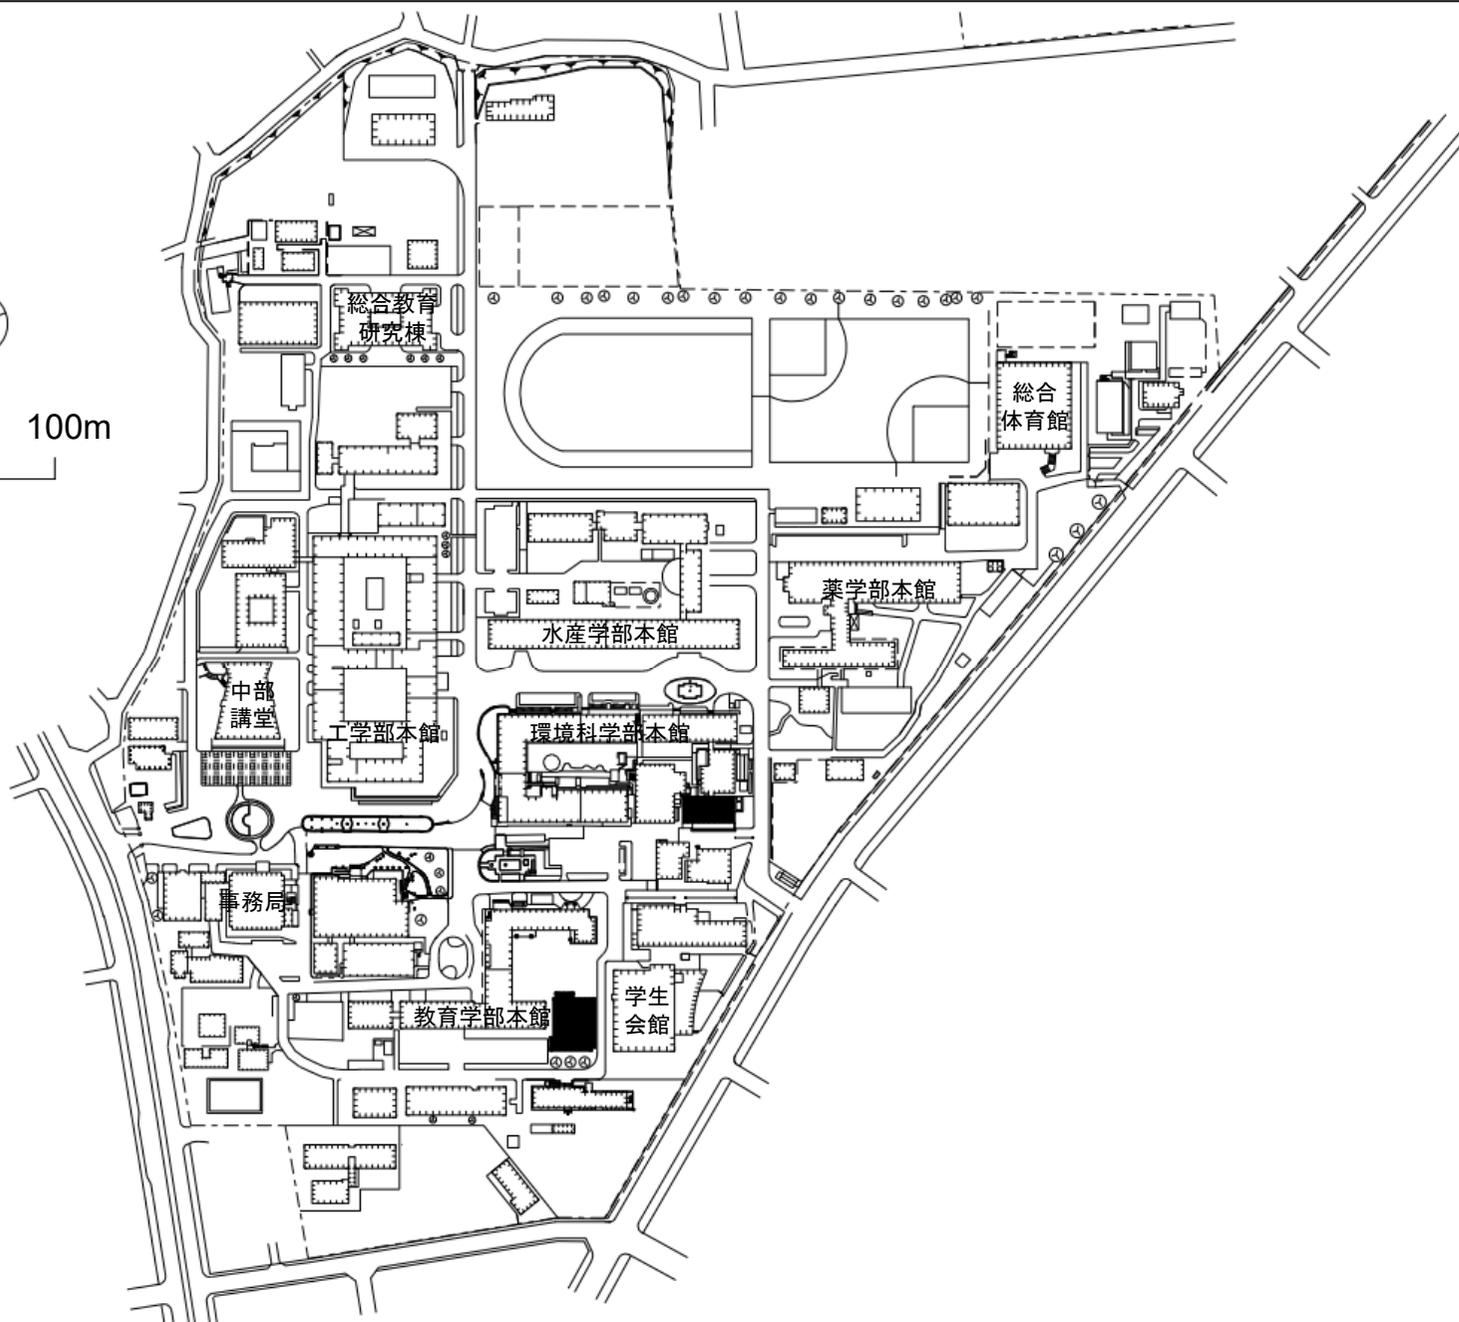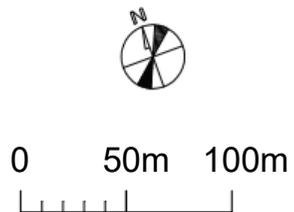



団地名	005 文教町2	事業名	長崎大学(文教町)長寿命化促進事業	配置図	1/4000
-----	----------	-----	-------------------	-----	--------

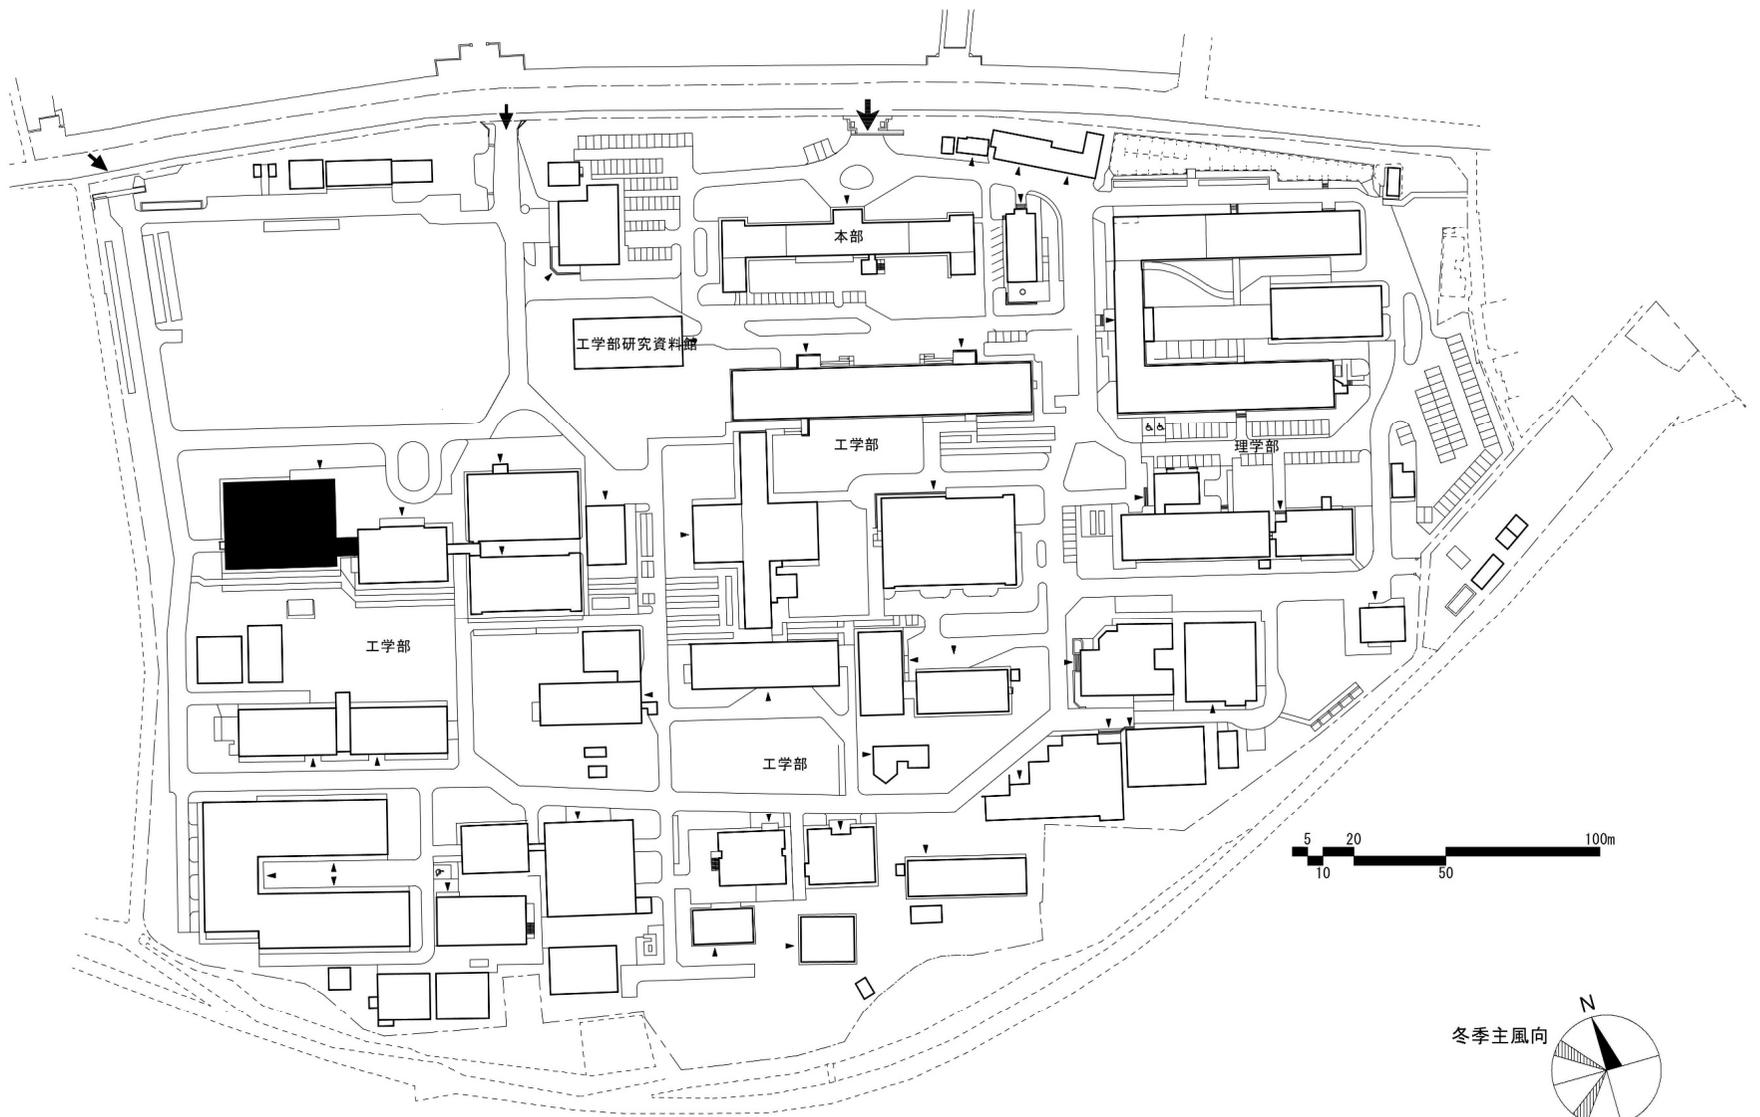



団地名 001 黒髪 (南地区)	事業名 熊本大学(黒髪)長寿命化促進事業	配置図	1/2,500
------------------------	-------------------------	-----	---------

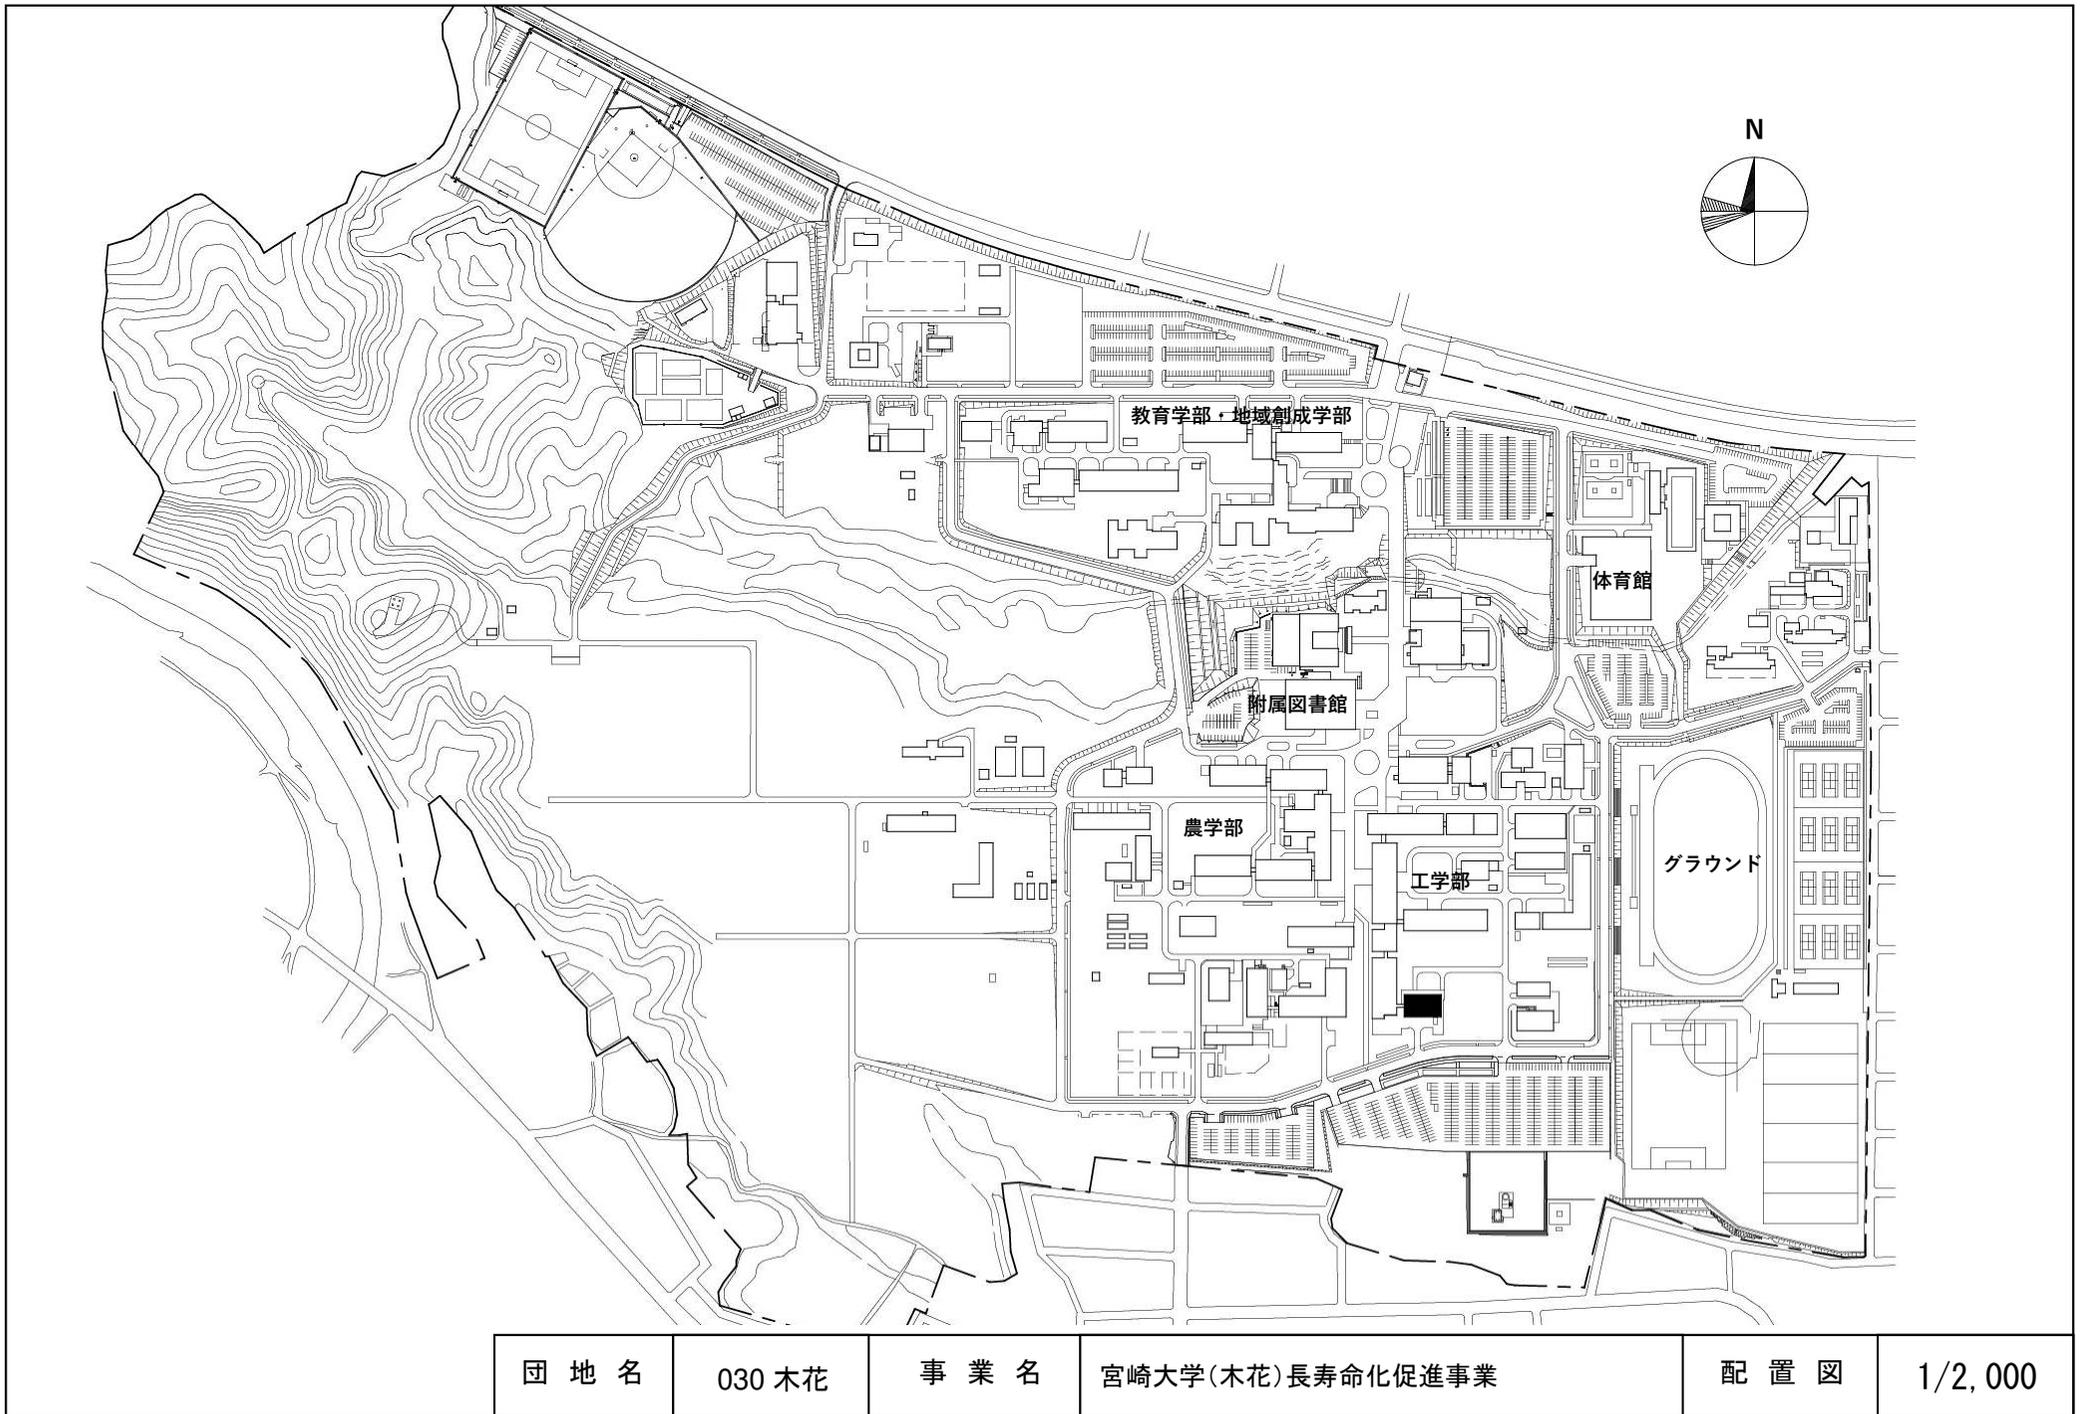


団地名	030 木花	事業名	宮崎大学(木花)長寿命化促進事業	配置図	1/2,000
-----	--------	-----	------------------	-----	---------

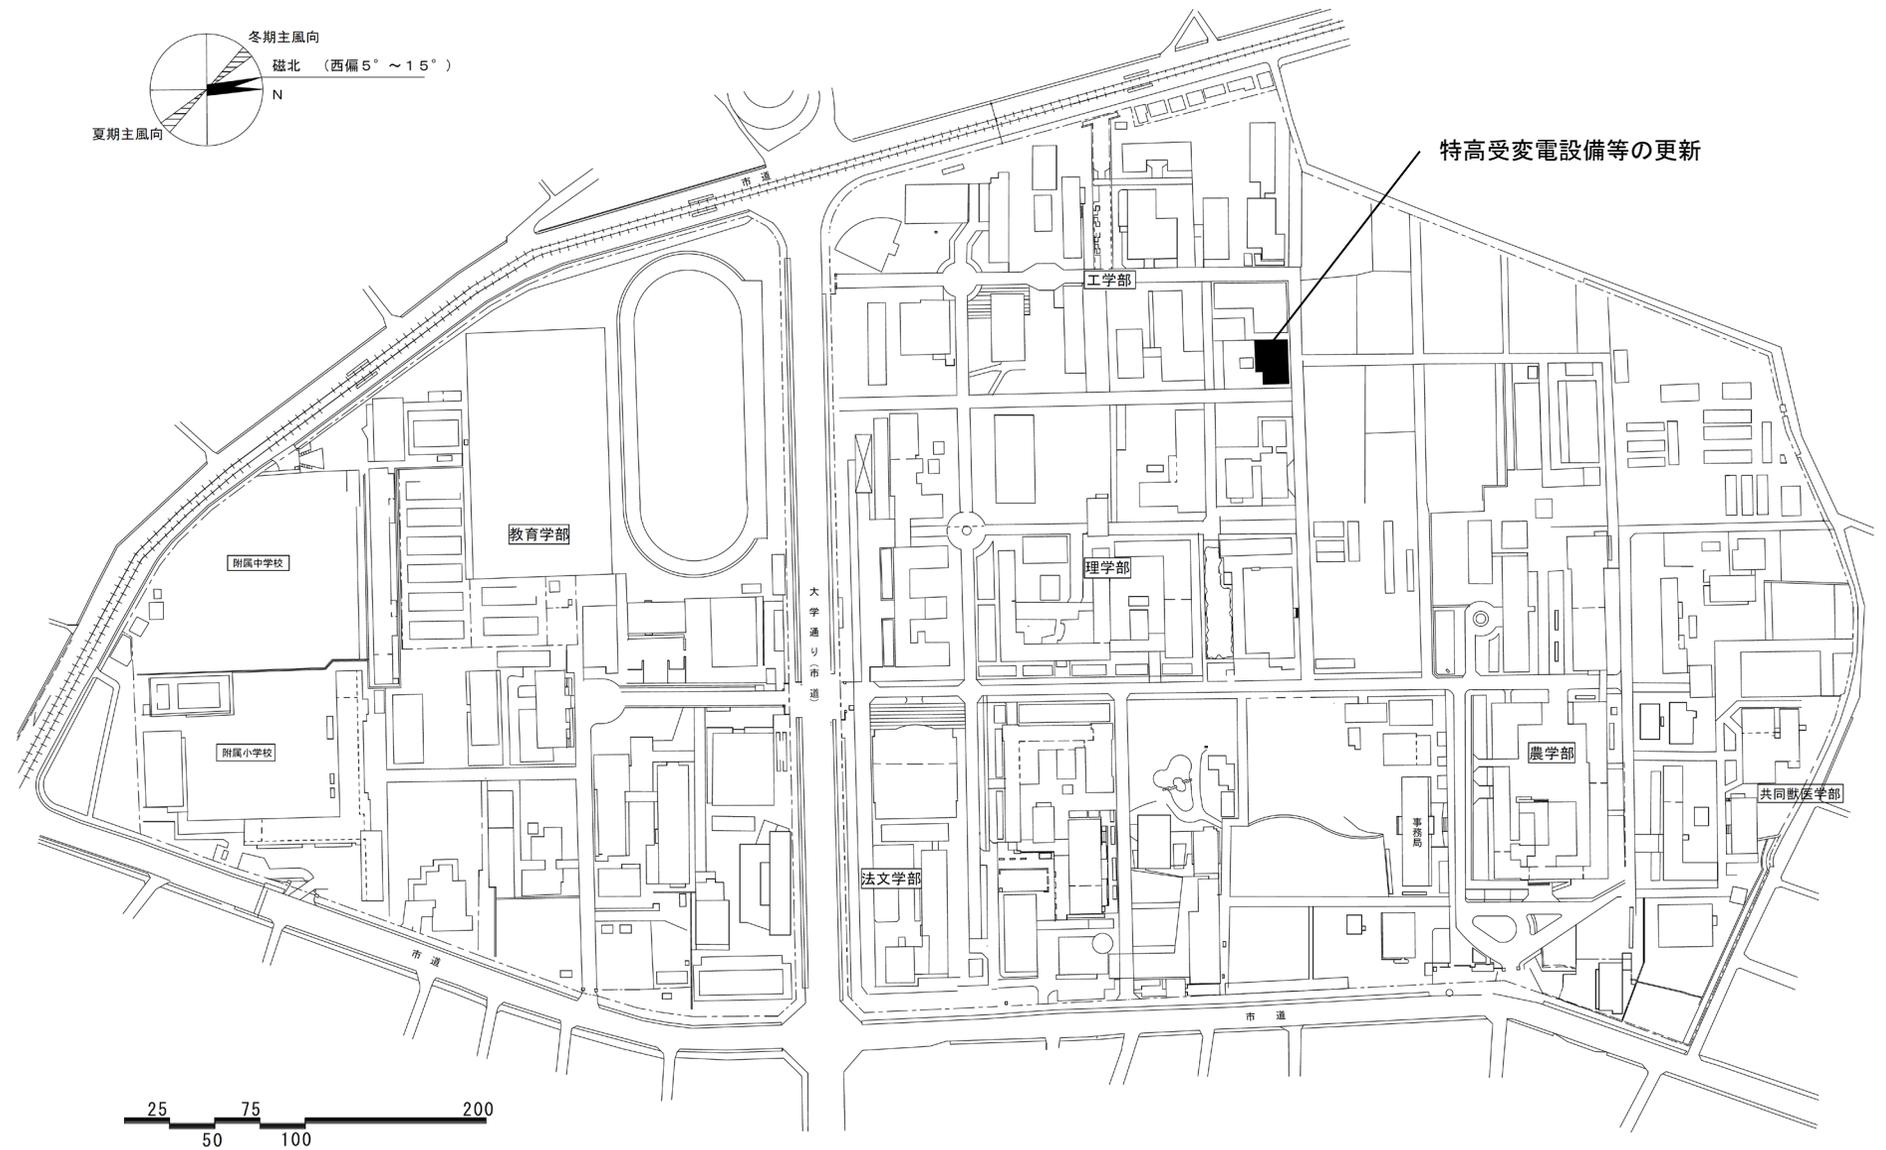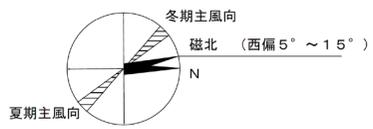


団地名	001郡元	事業名	鹿児島大学(郡元)ライフライン再生(特高受変電設備等)	配置図	1/4000
-----	-------	-----	-----------------------------	-----	--------

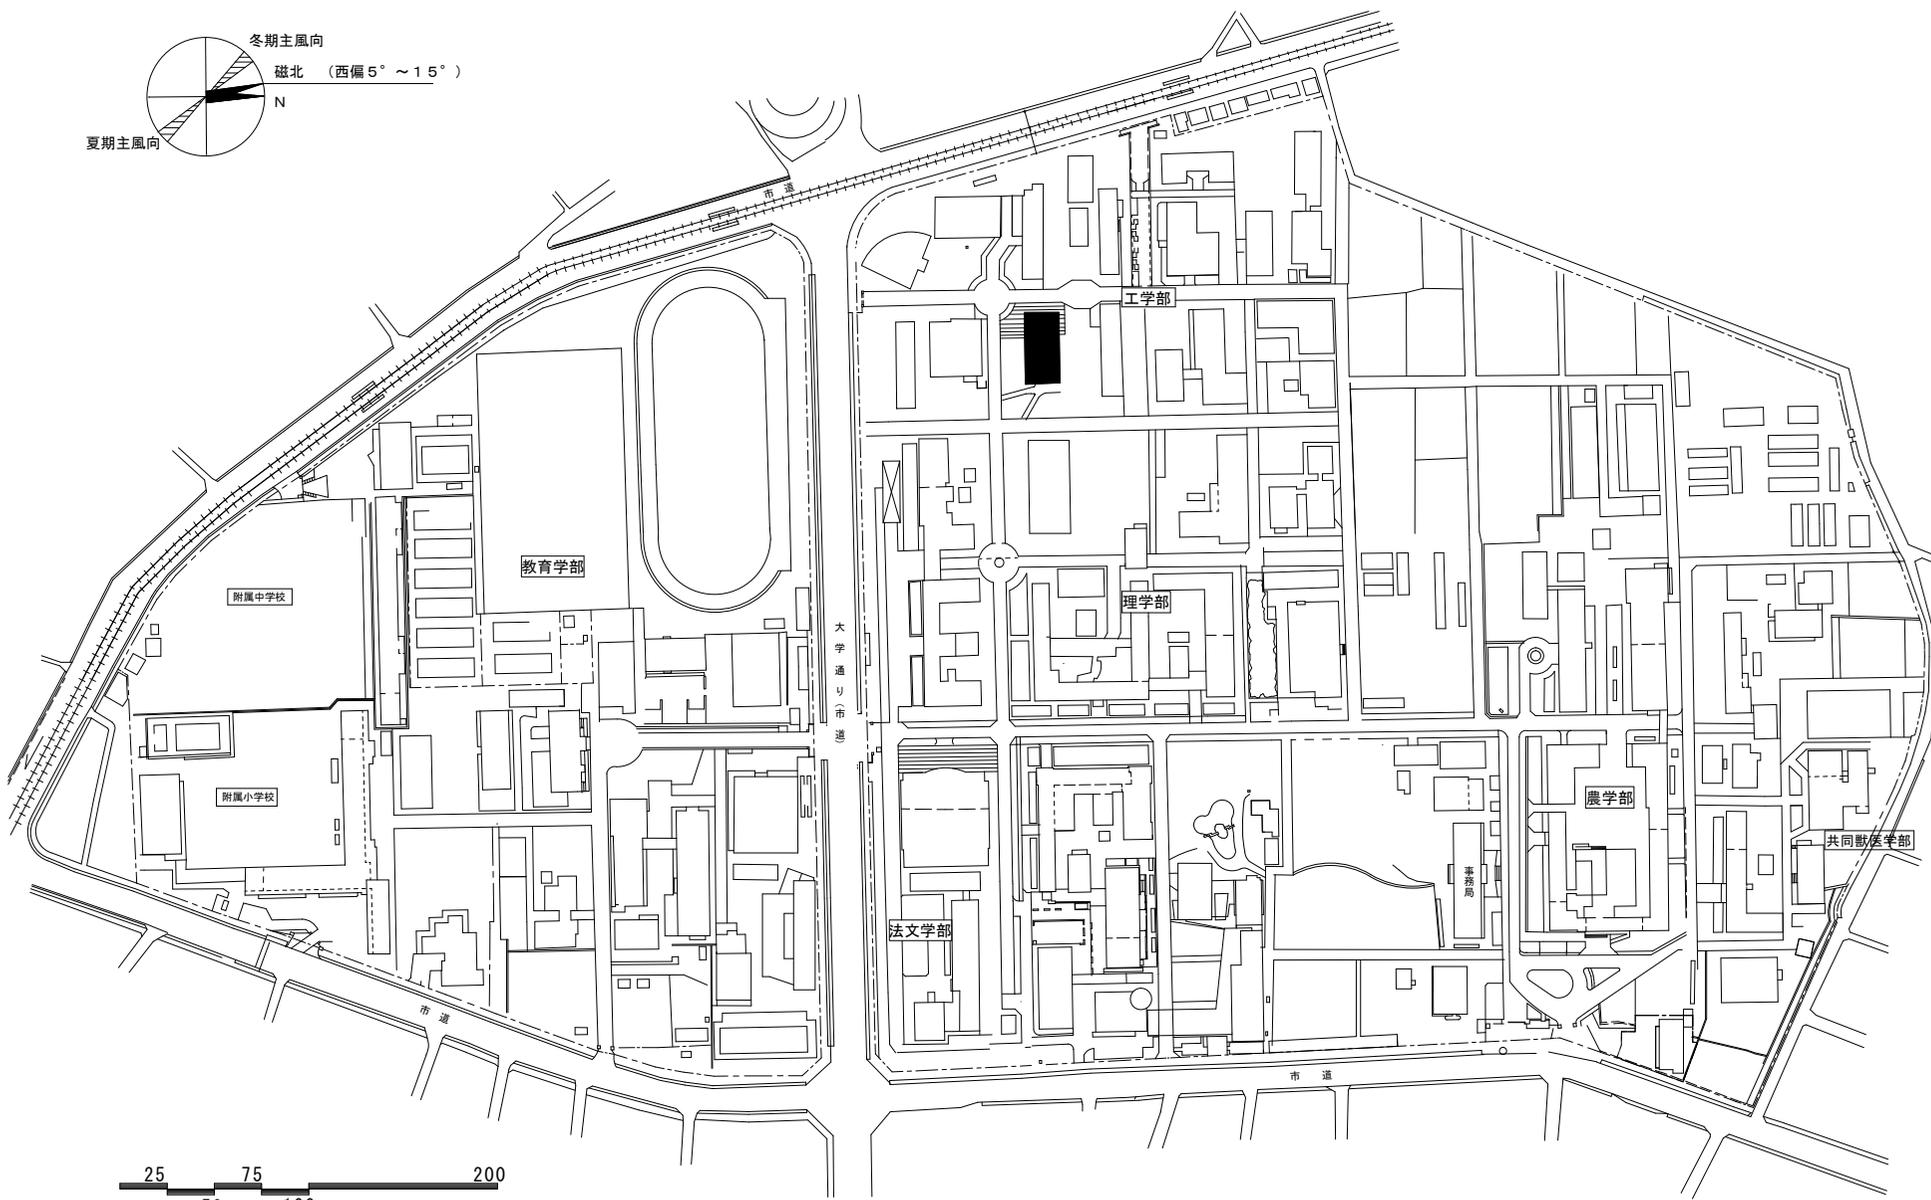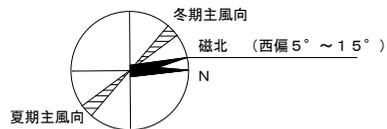


団地名	(001) 郡元	事業名	鹿児島大学(郡元)長寿命化促進事業	配置図	S=1/4000
-----	----------	-----	-------------------	-----	----------

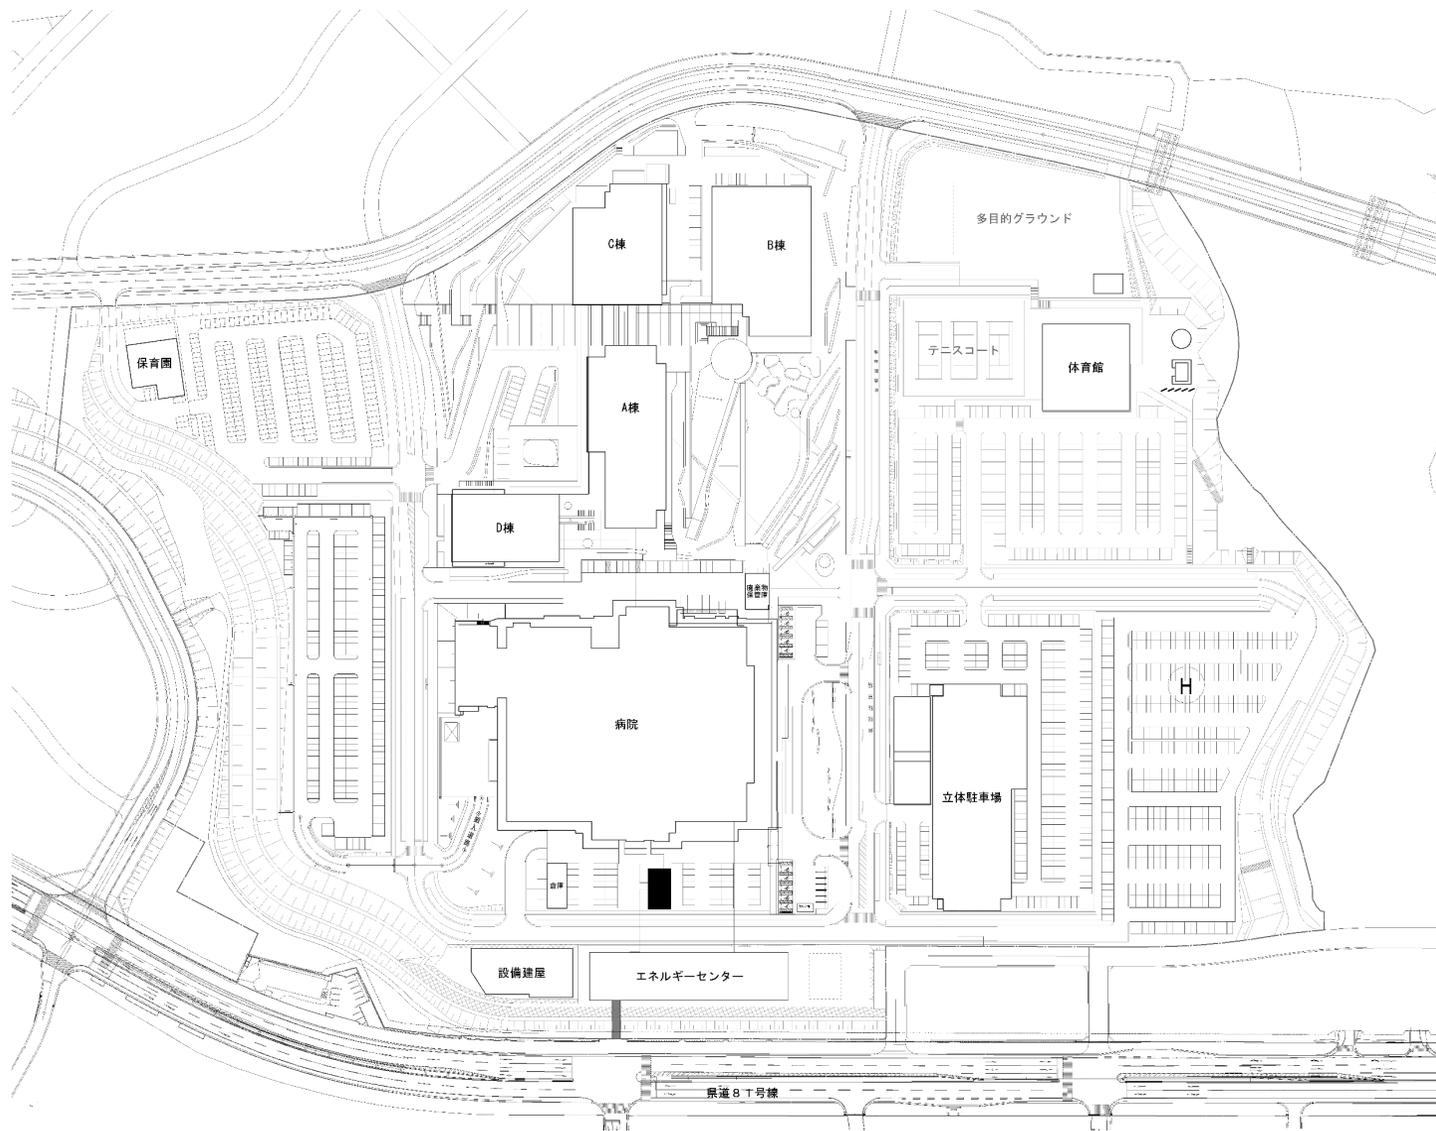


団地名	018 西普天間	事業名	琉球大学(西普天間)健康医療プラザ	配置図	1/2000
-----	----------	-----	-------------------	-----	--------

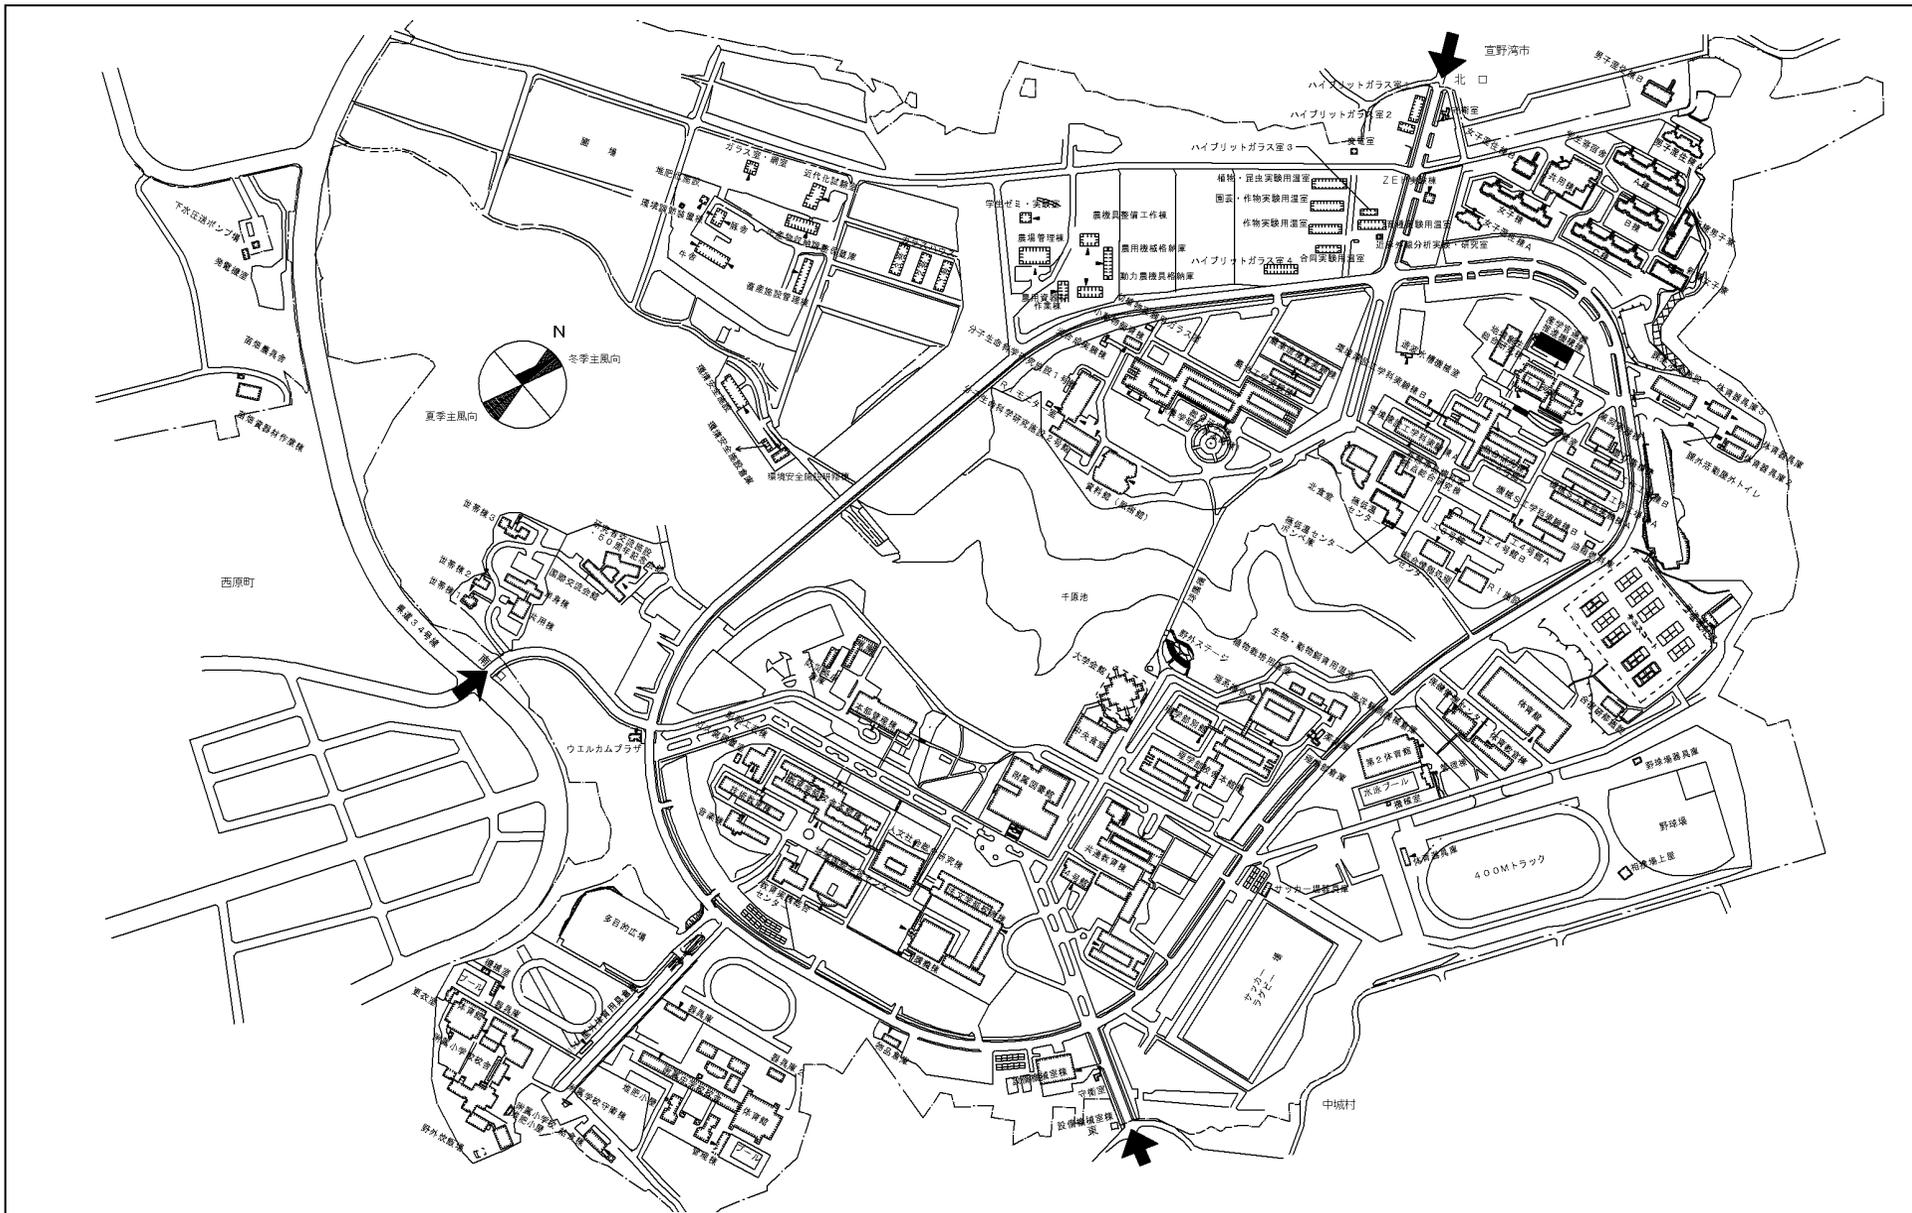


団地名	010 千原	事業名	琉球大学(千原)長寿化促進事業	配置図	1/6000
-----	--------	-----	-----------------	-----	--------

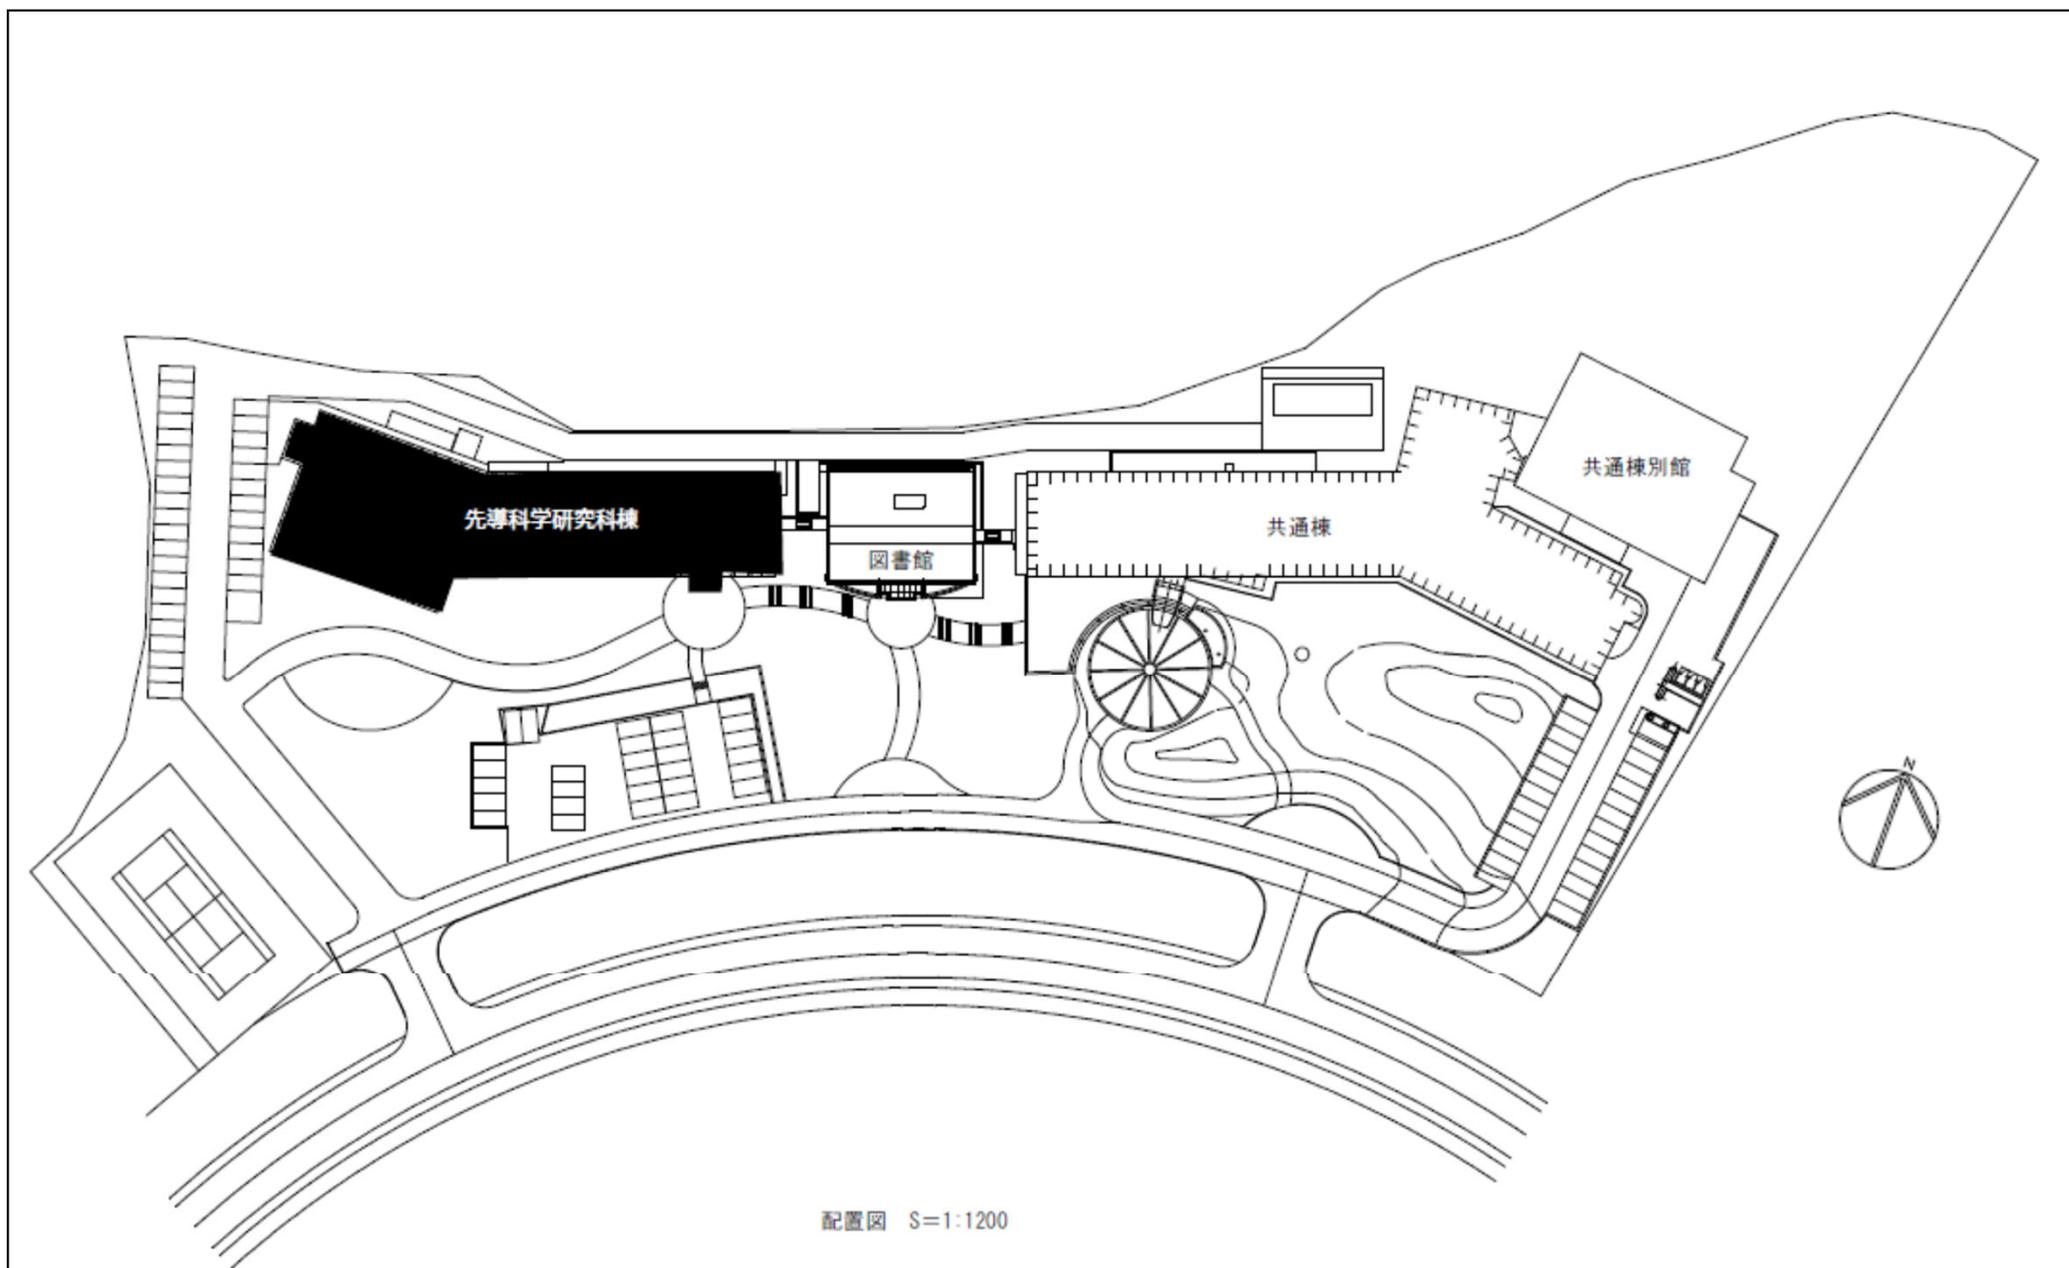


団地名	002 葉山	事業名	総合研究大学院大学（葉山）長寿命化促進事業	配置図	1/1200
-----	--------	-----	-----------------------	-----	--------

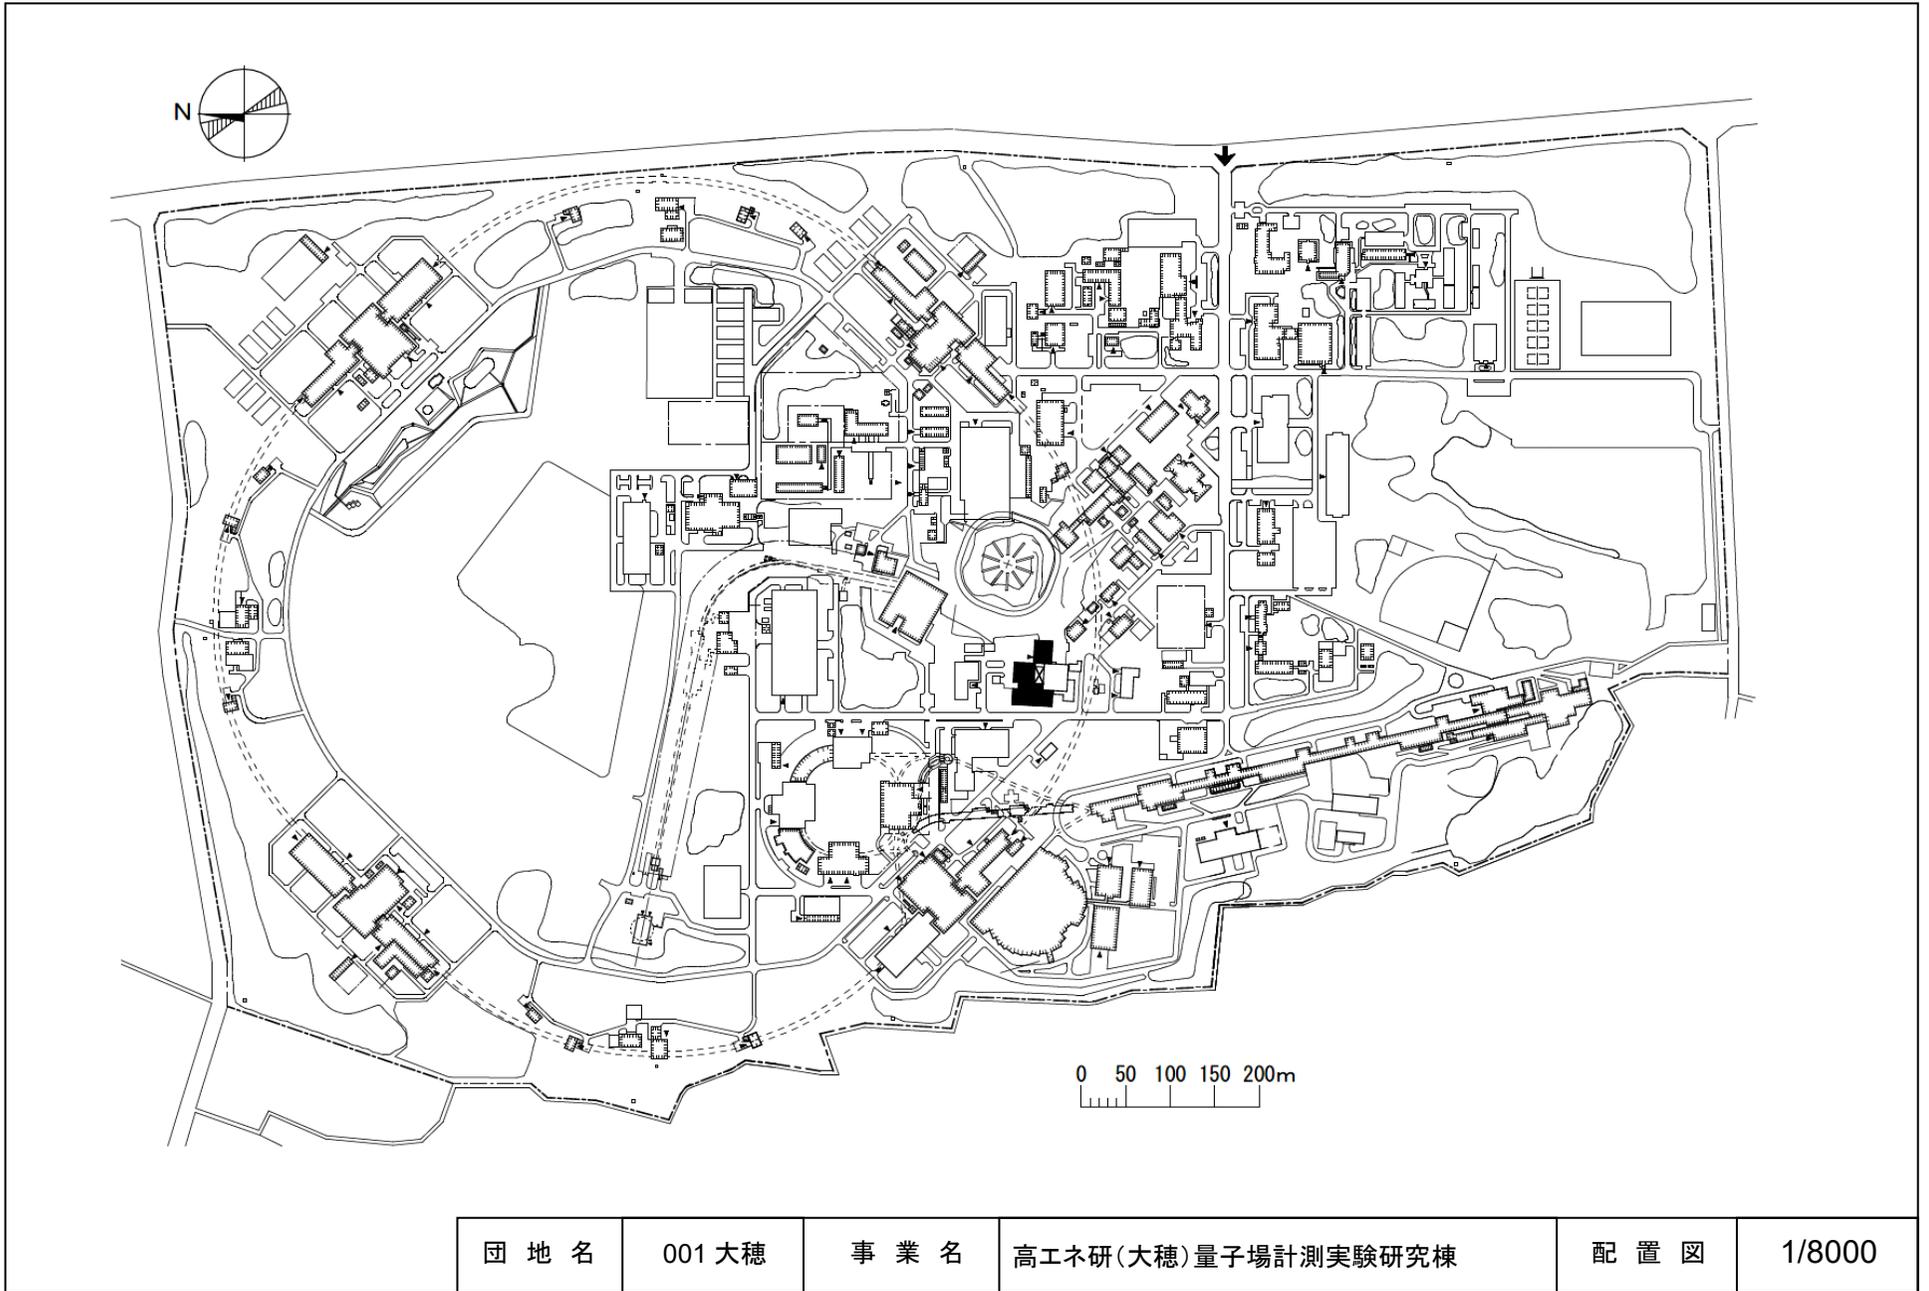

団地名	001 大穂	事業名	高工ネ研(大穂)量子場計測実験研究棟	配置図	1/8000
-----	--------	-----	--------------------	-----	--------

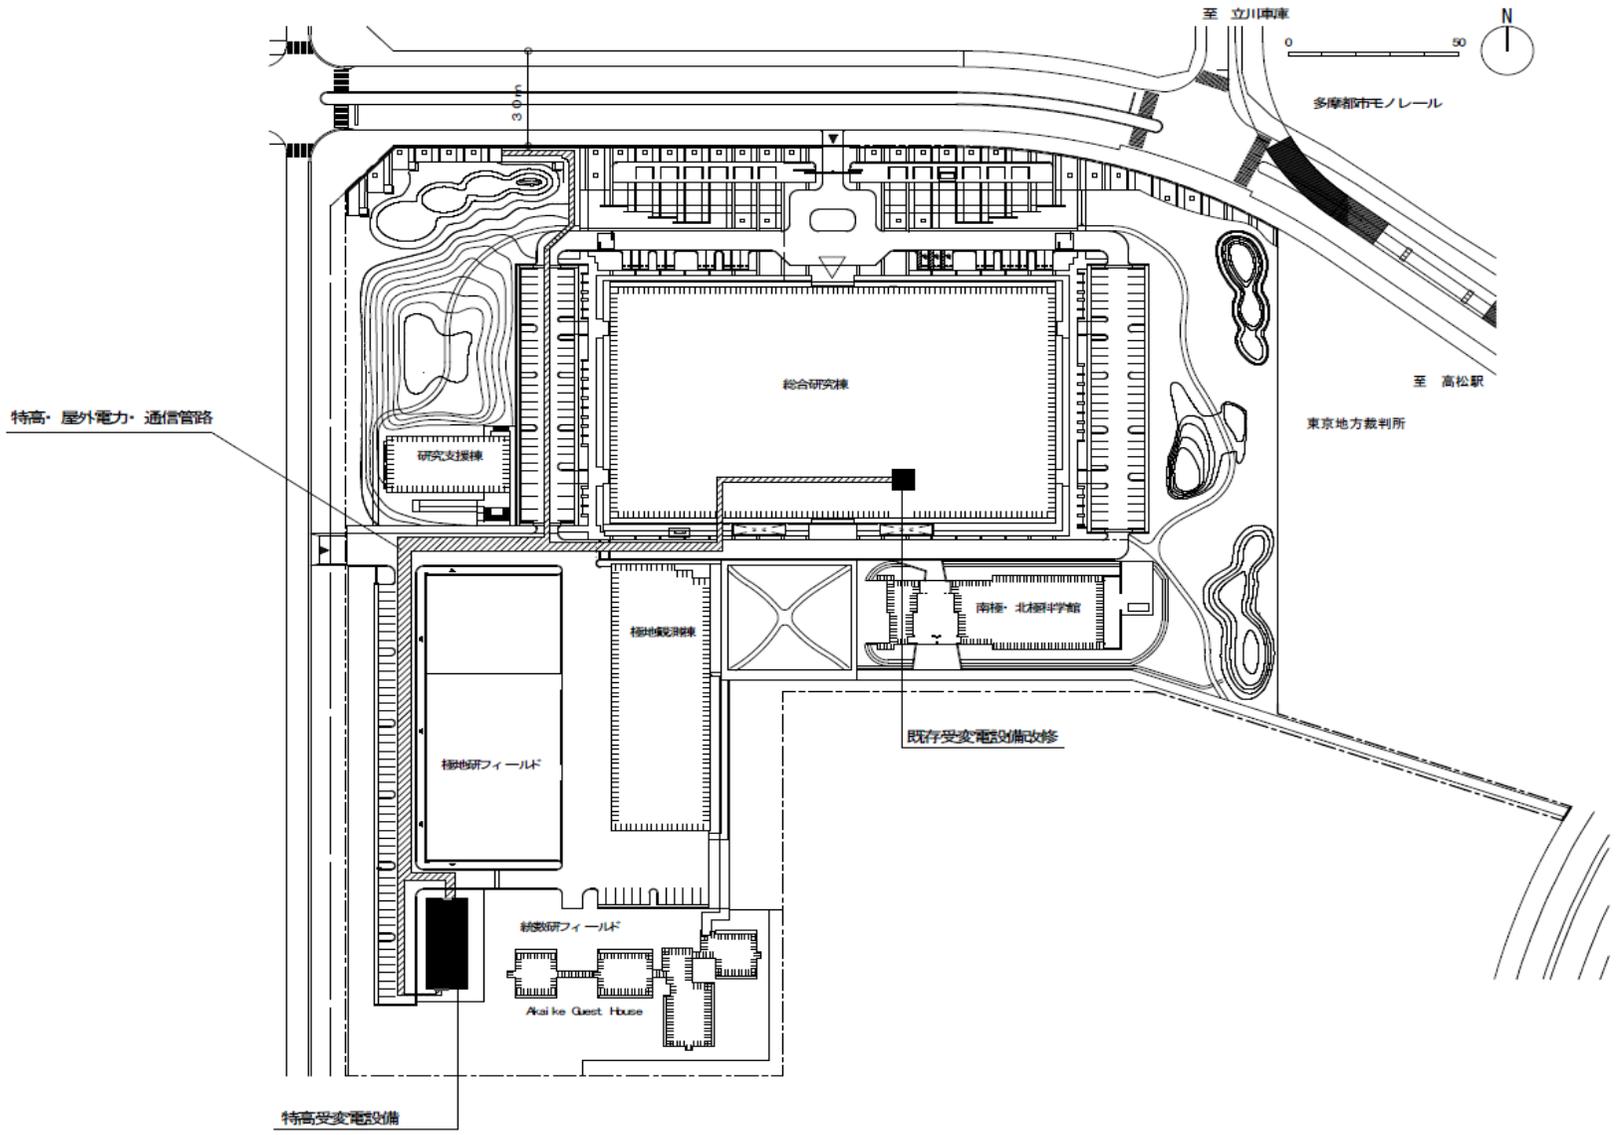

団地名	015 立川	事業名	情報・システム研究機構 ライフライン再生(特高受変電設備等)	配置図	1/2000
-----	--------	-----	-----------------------------------	-----	--------

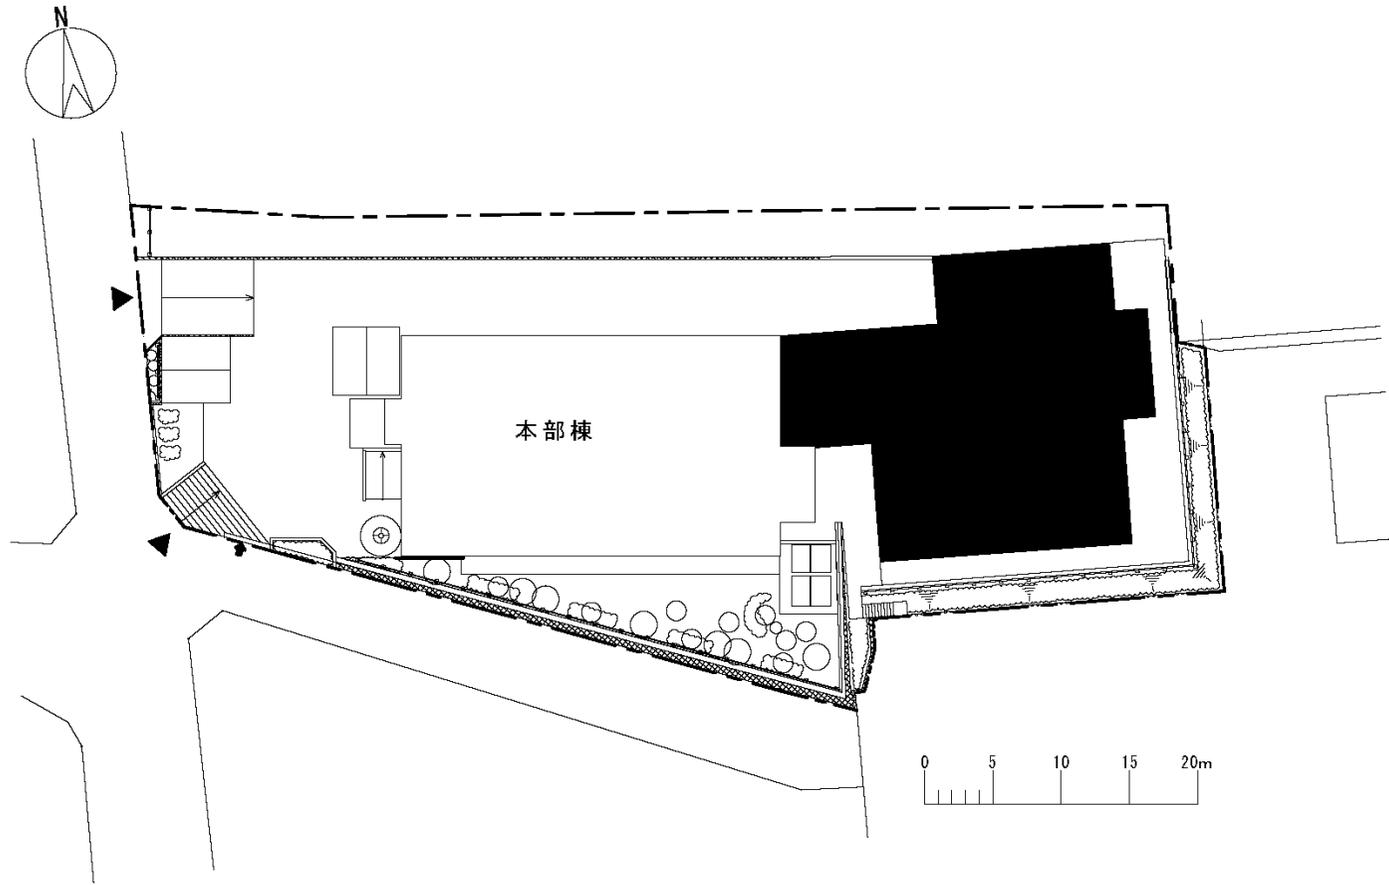

団地名	001 東浅川	事業名	国立高等専門学校機構(東浅川)高度化推進拠点	配置図	1/500
-----	---------	-----	------------------------	-----	-------


浮棧橋更新

冬季主風向



夏季主風向

0m 50m 100m

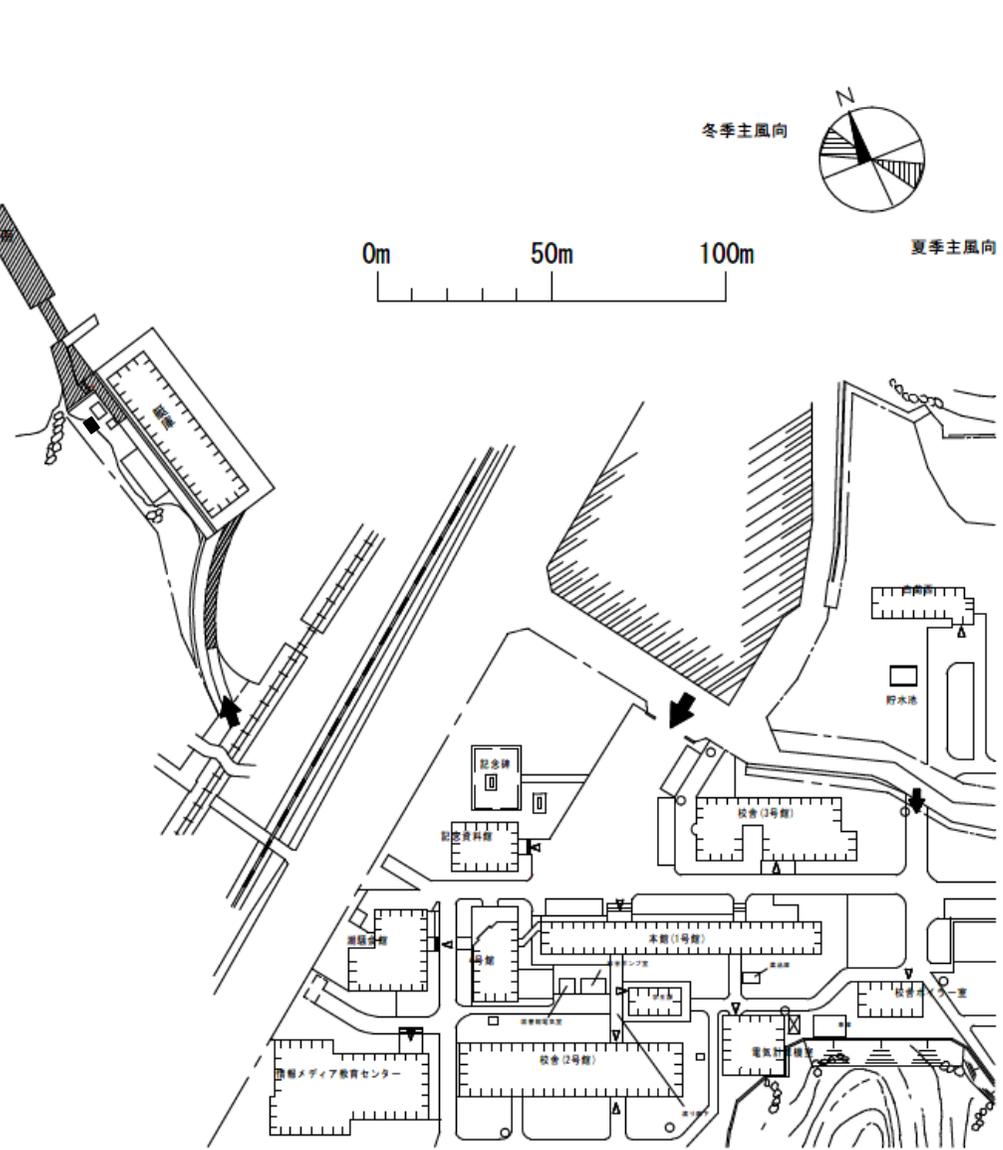

団地名	001 池上町	事業名	国立高等専門学校機構(鳥羽商船高等専門学校) (池上町)基幹・環境整備(棧橋)	配置図	1/2000
-----	---------	-----	--	-----	--------