



令和5年度国立大学法人等施設整備実施予定事業<補正予算>

建物配置図


※ 縮尺は目安であり、厳密な数値を示すものではありません。

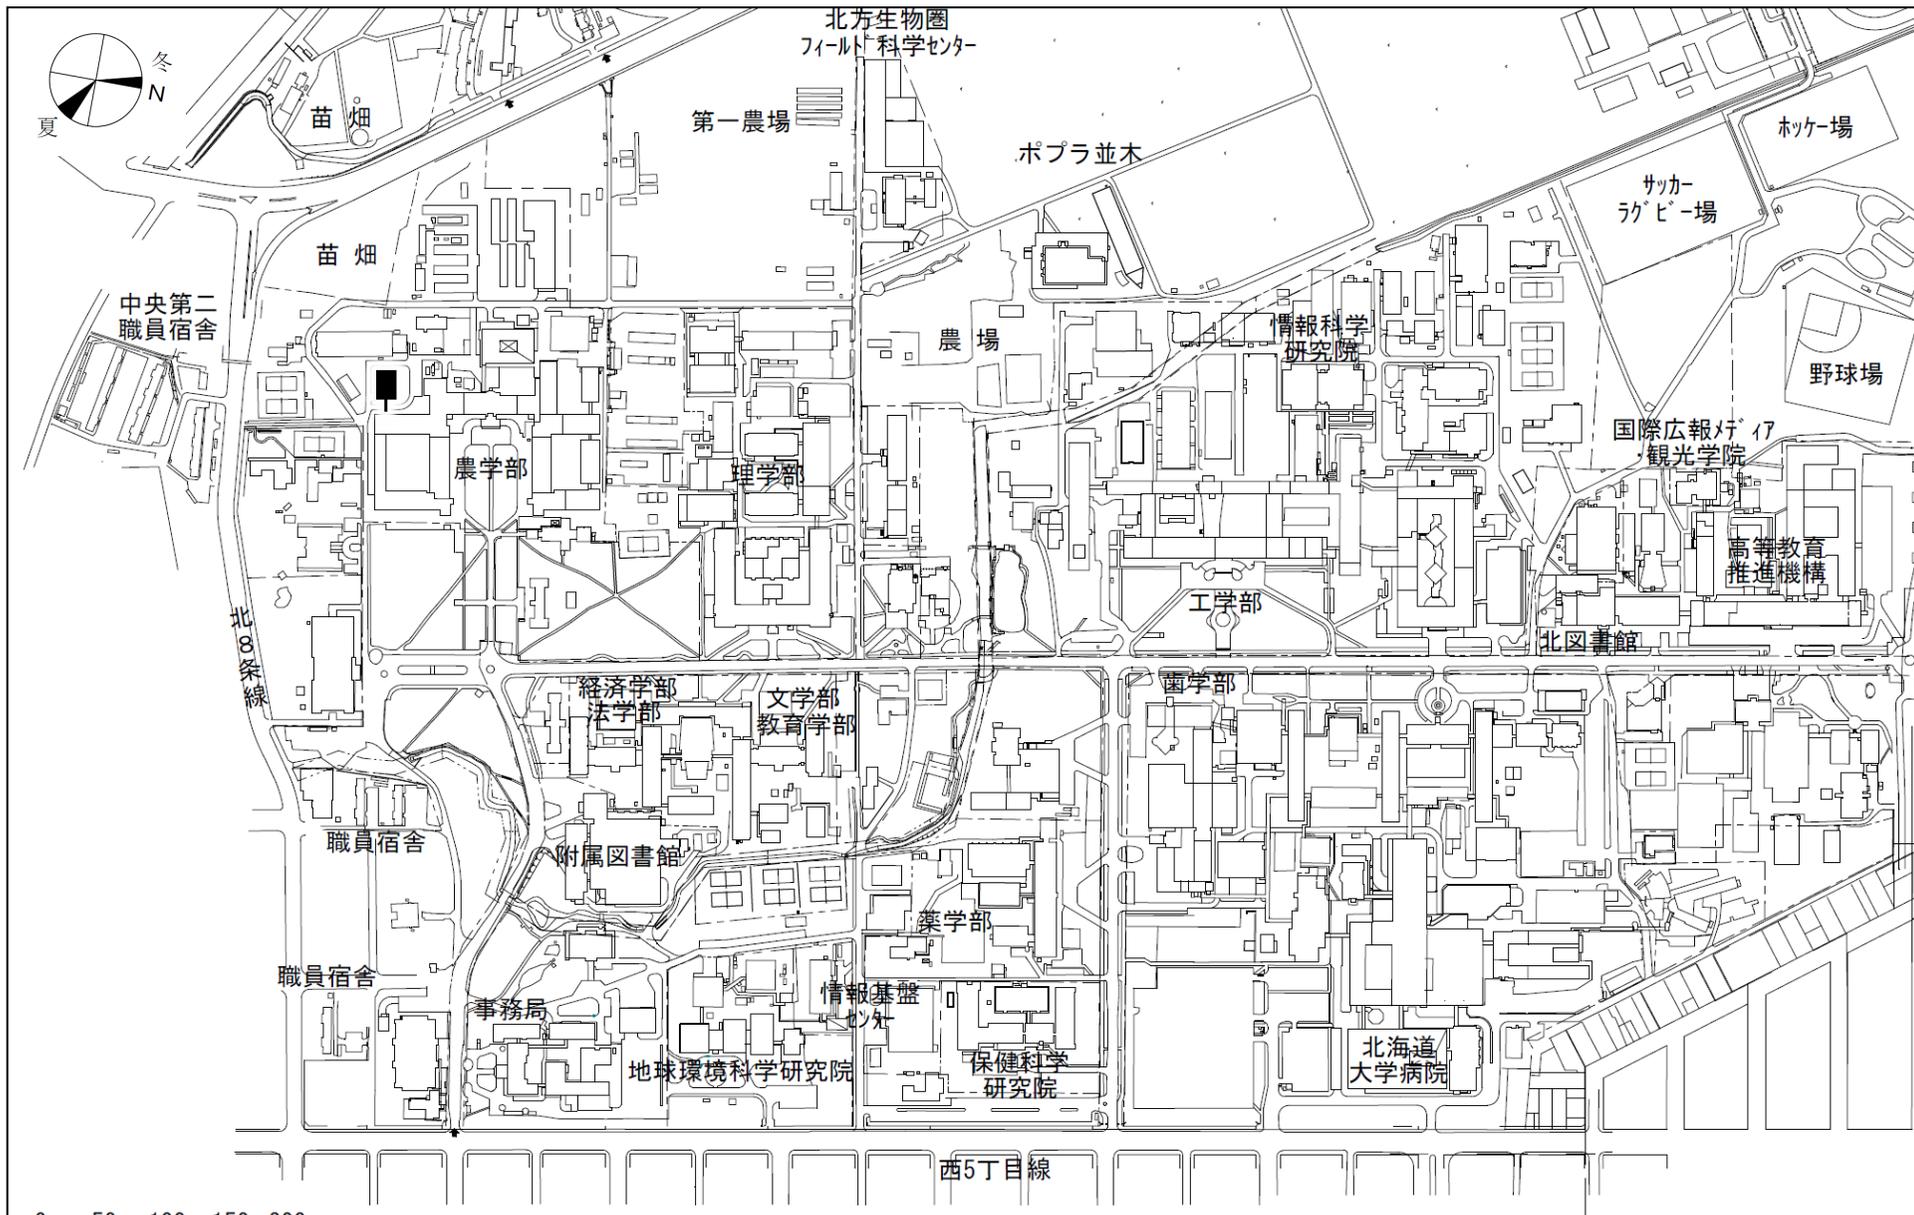



団地名	001 札幌	事業名	北海道大学(札幌)総合研究棟改修(農学系)	配置図	1/6,000
-----	--------	-----	-----------------------	-----	---------

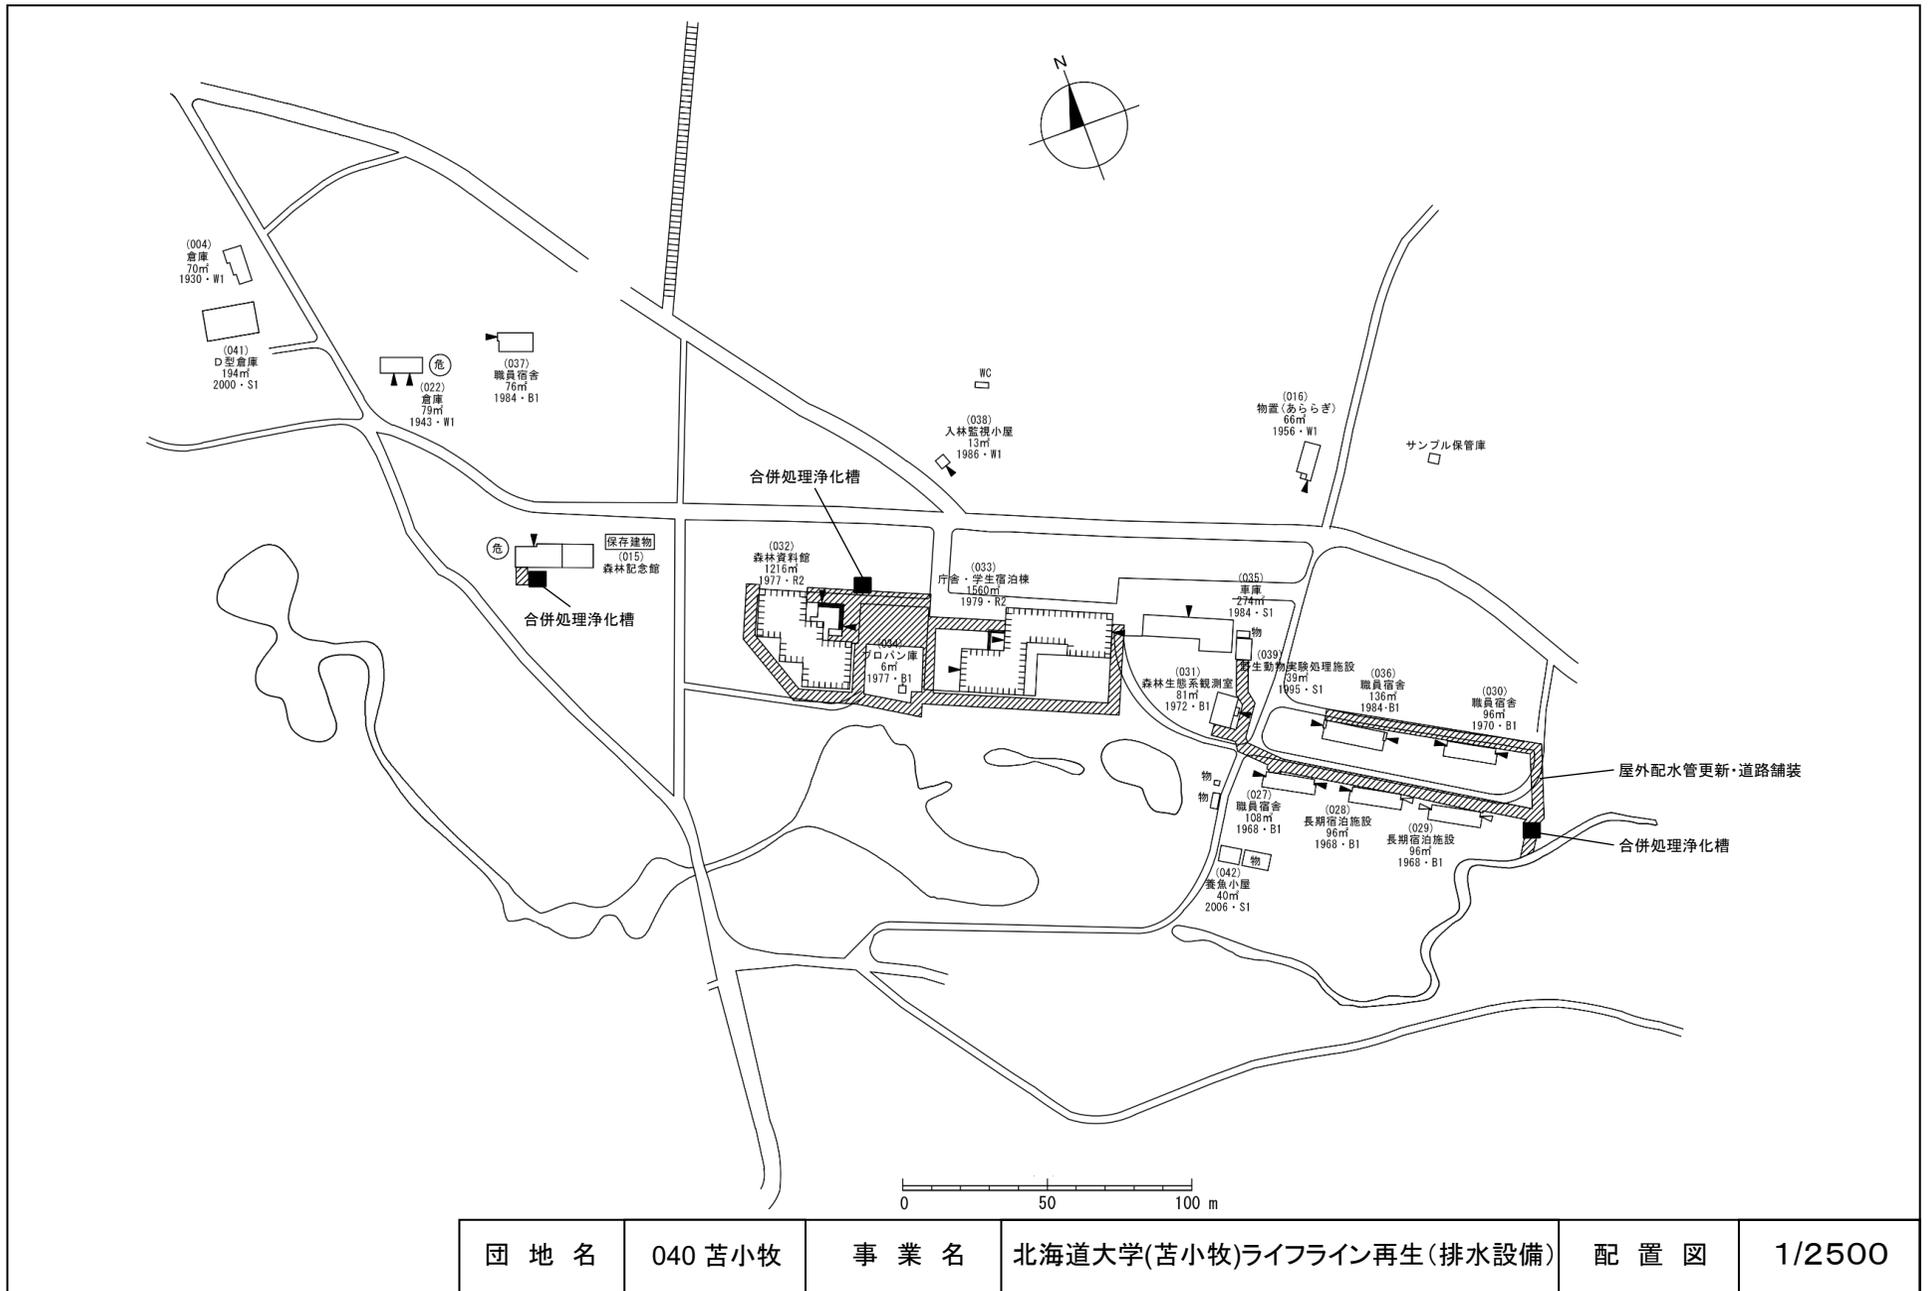


団地名	040 苫小牧	事業名	北海道大学(苫小牧)ライフライン再生(排水設備)	配置図	1/2500
-----	---------	-----	--------------------------	-----	--------

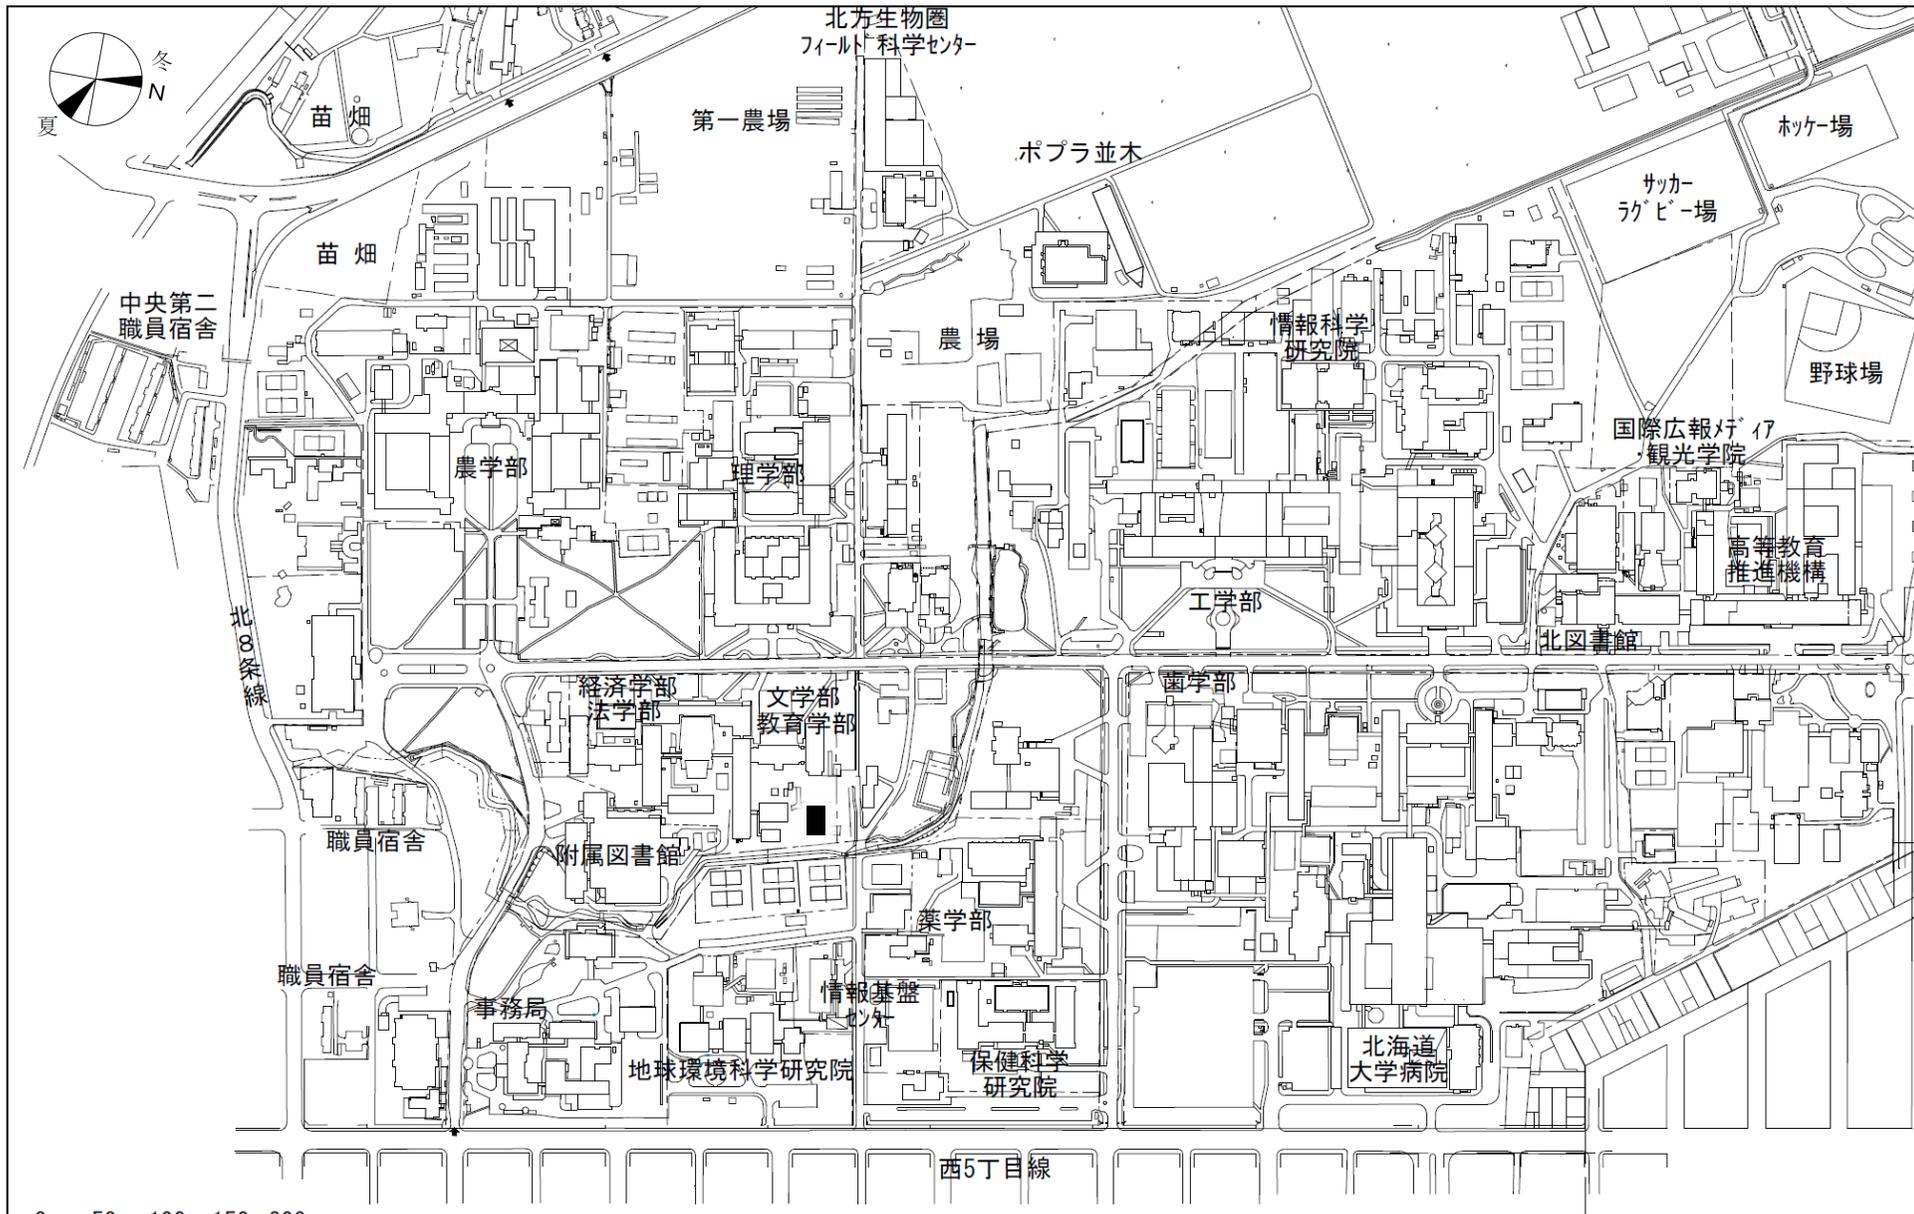


団地名	001 札幌	事業名	北海道大学(札幌)実験研究棟改修(教育学系)	配置図	1/6,000
-----	--------	-----	------------------------	-----	---------

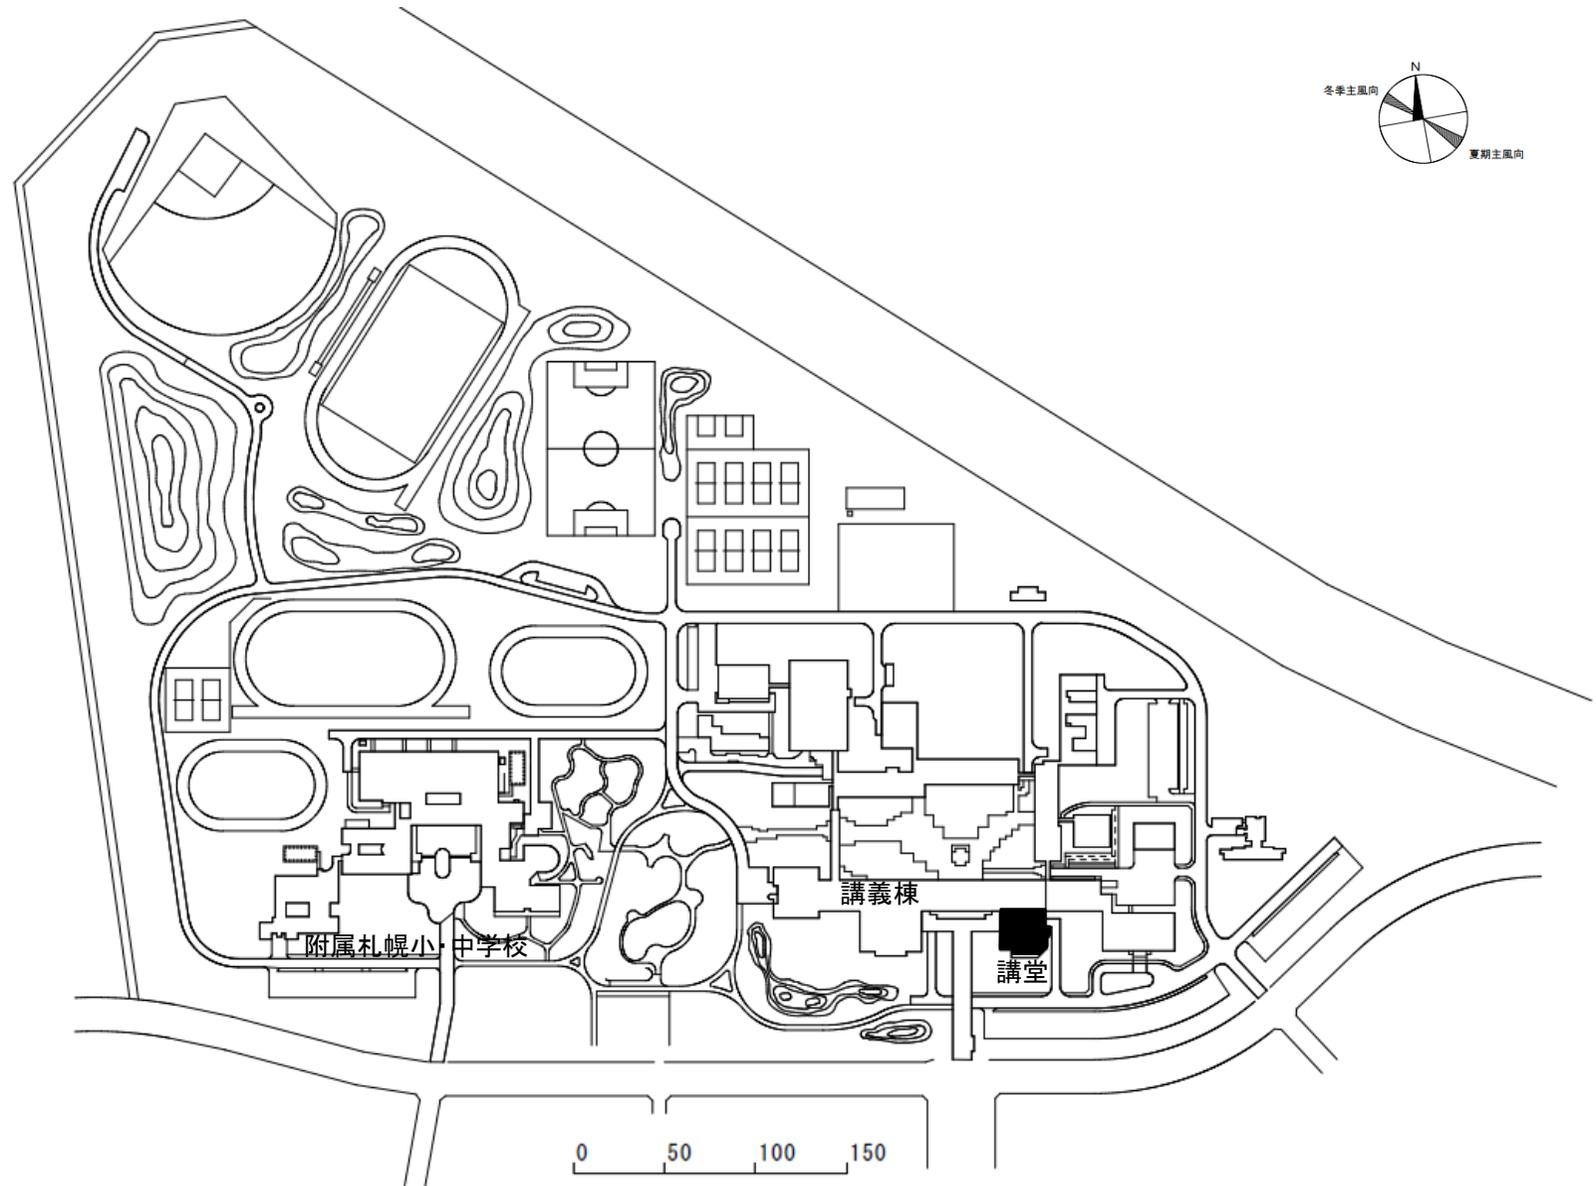 

団地名	029 札幌あいの里	事業名	北海道教育大 (札幌あいの里)講義棟改修Ⅱ	配置図	1/4000
-----	---------------	-----	--------------------------	-----	--------


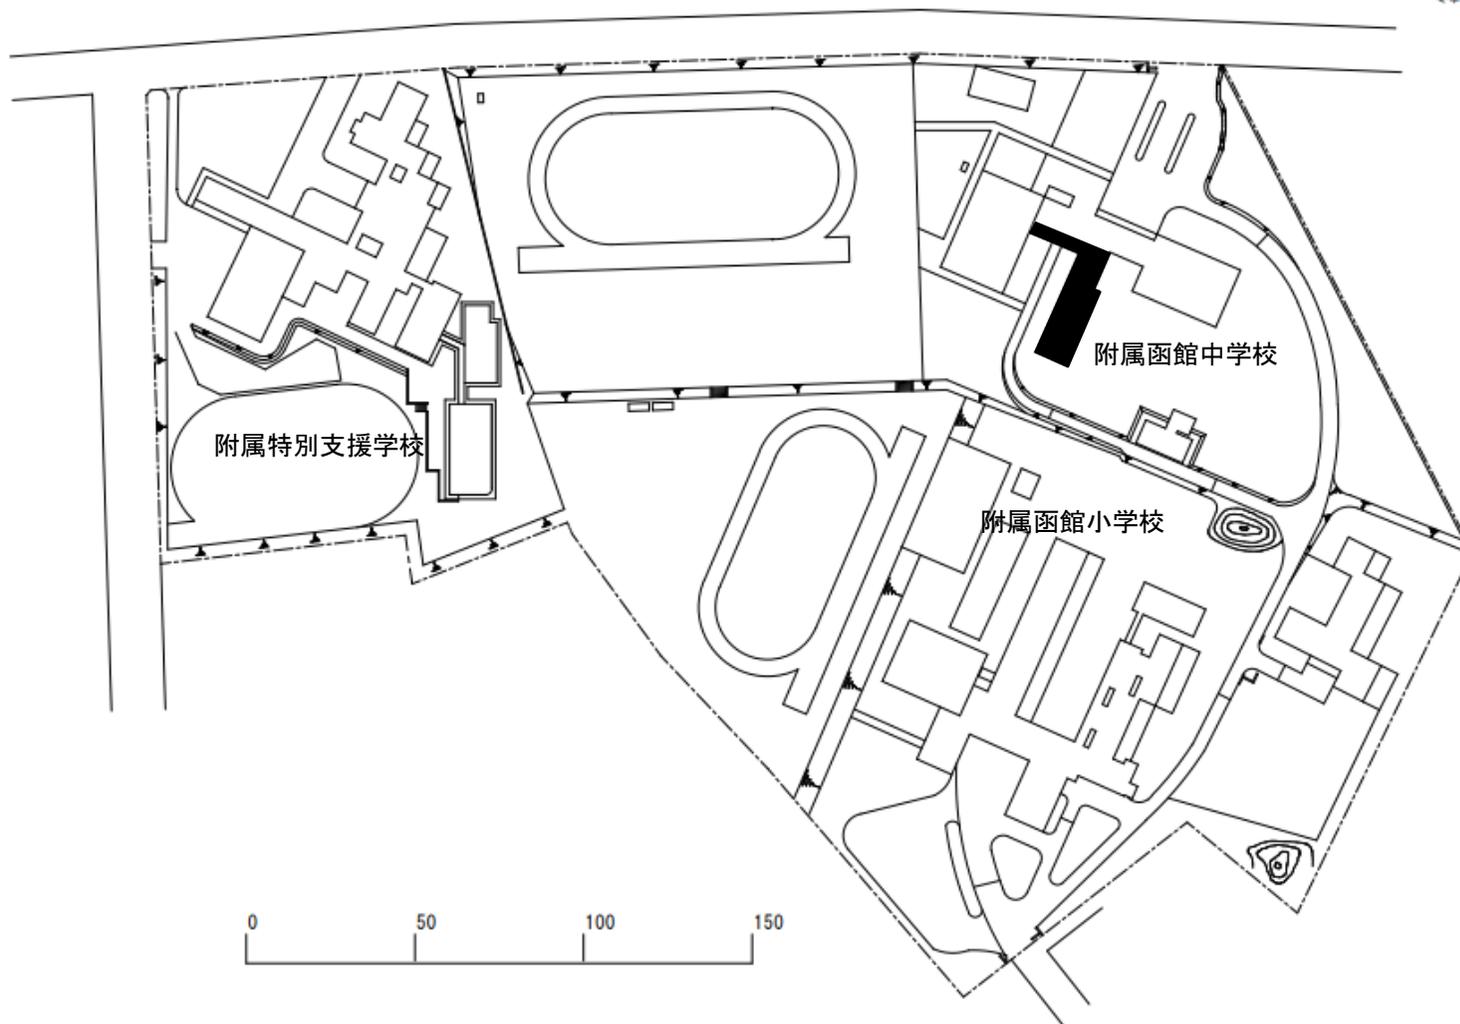


団地名	009 函館美原	事業名	北海道教育大学 (函館美原(附中))校舎改修	配置図	1/1500
-----	-------------	-----	---------------------------	-----	--------

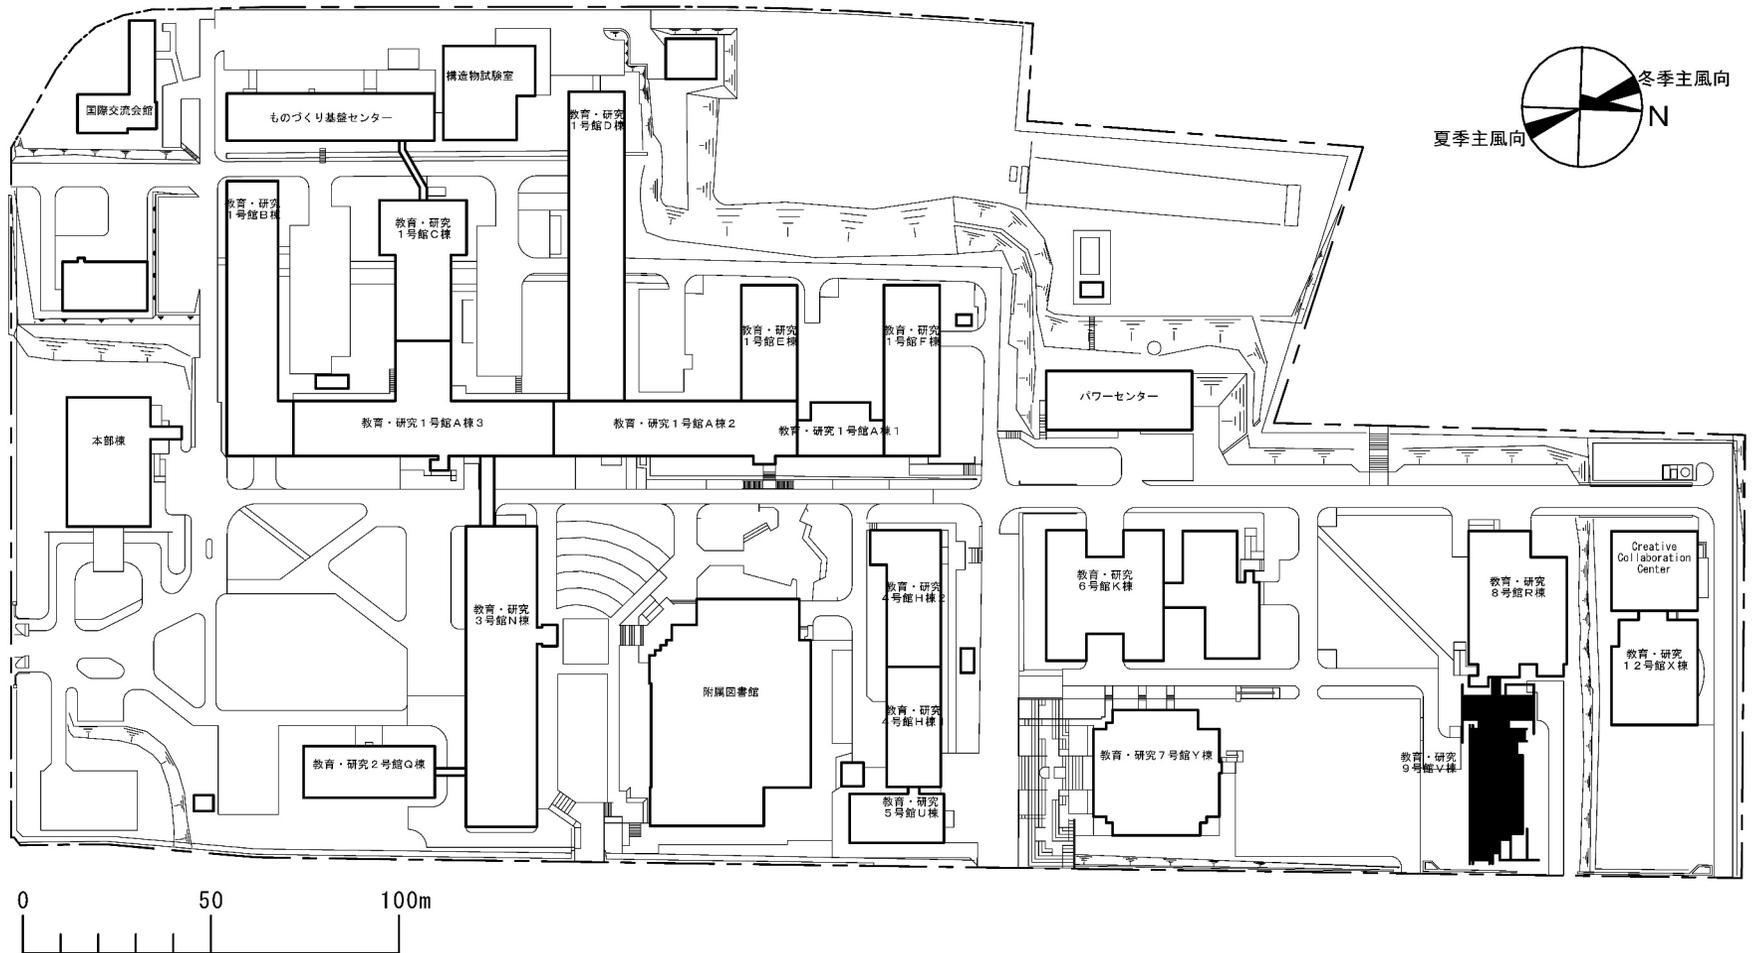


団地名	001 水元	事業名	室蘭工業大学(水元)総合研究棟改修(理工学系)	配置図	1/2000
-----	--------	-----	-------------------------	-----	--------



道立農業高校

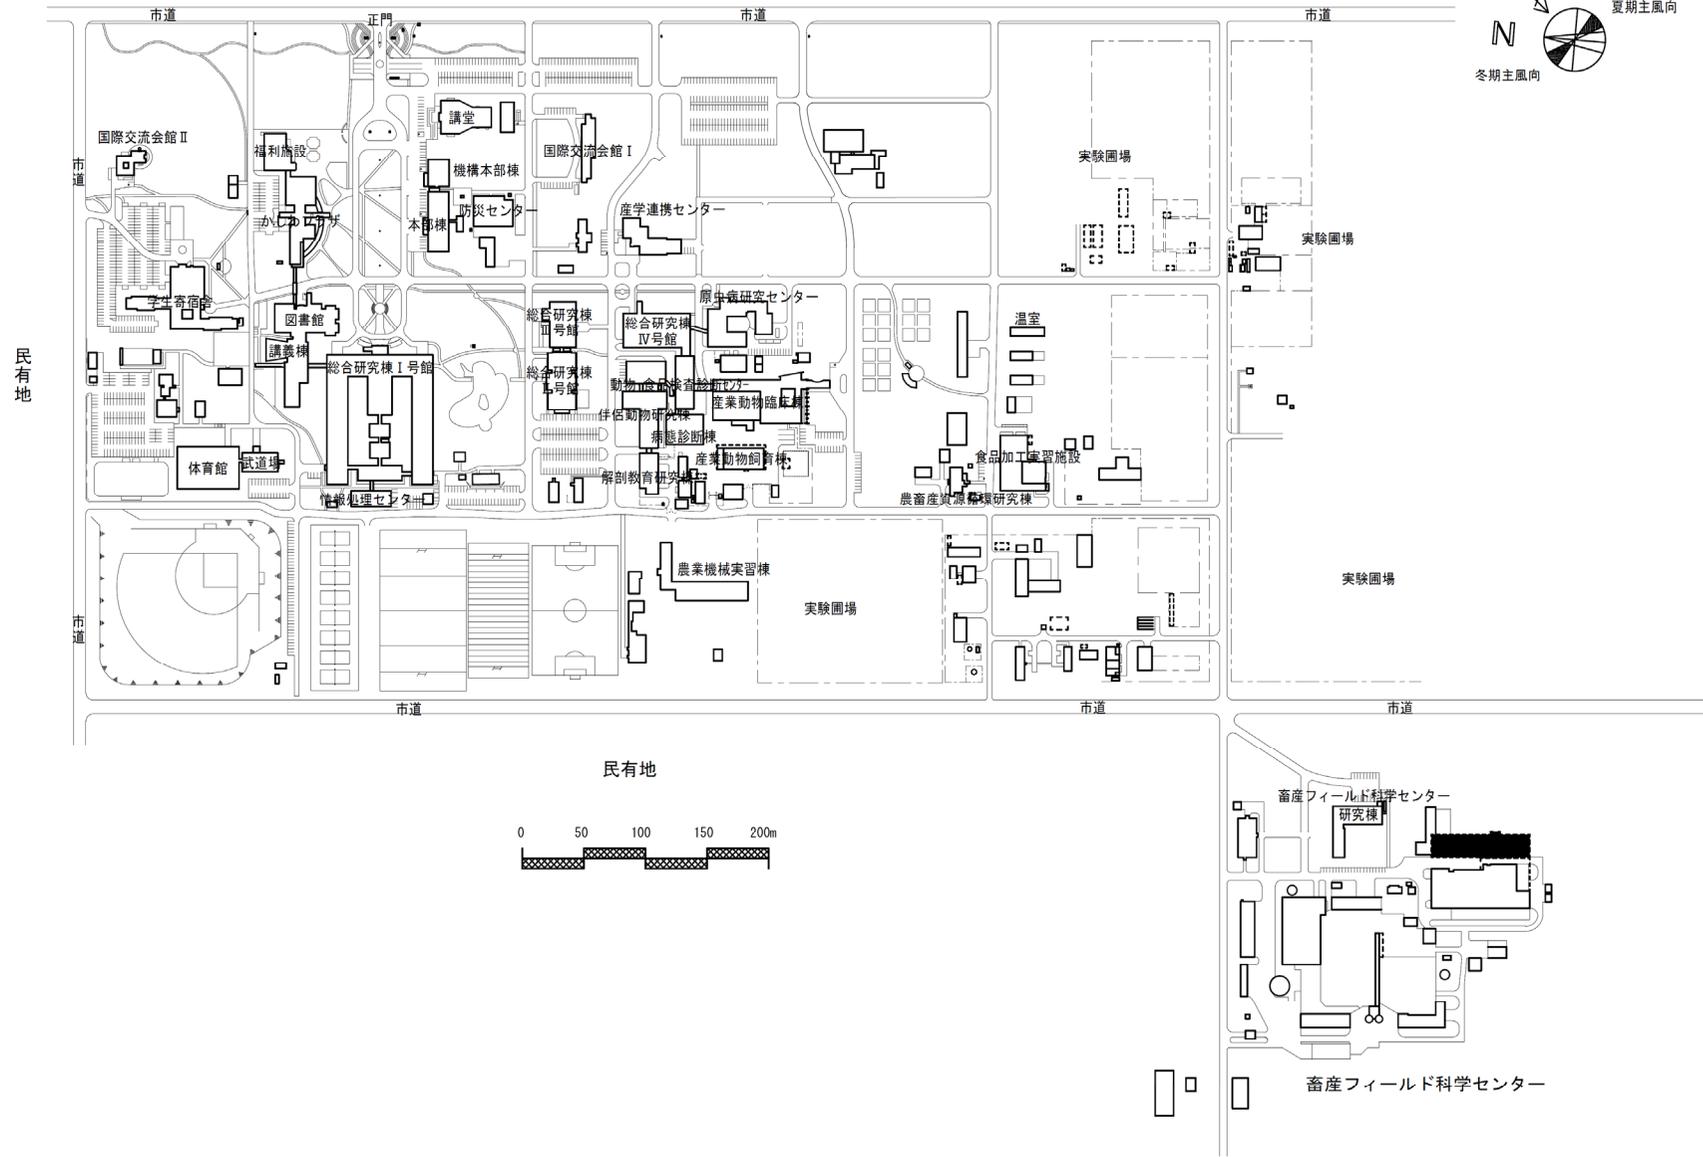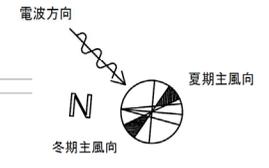


団地名	001稲田	事業名	北海道国立大学機構(帯広畜産) (稲田)畜産フィールド科学センターIV	配置図	1/6, 000
-----	-------	-----	--	-----	----------

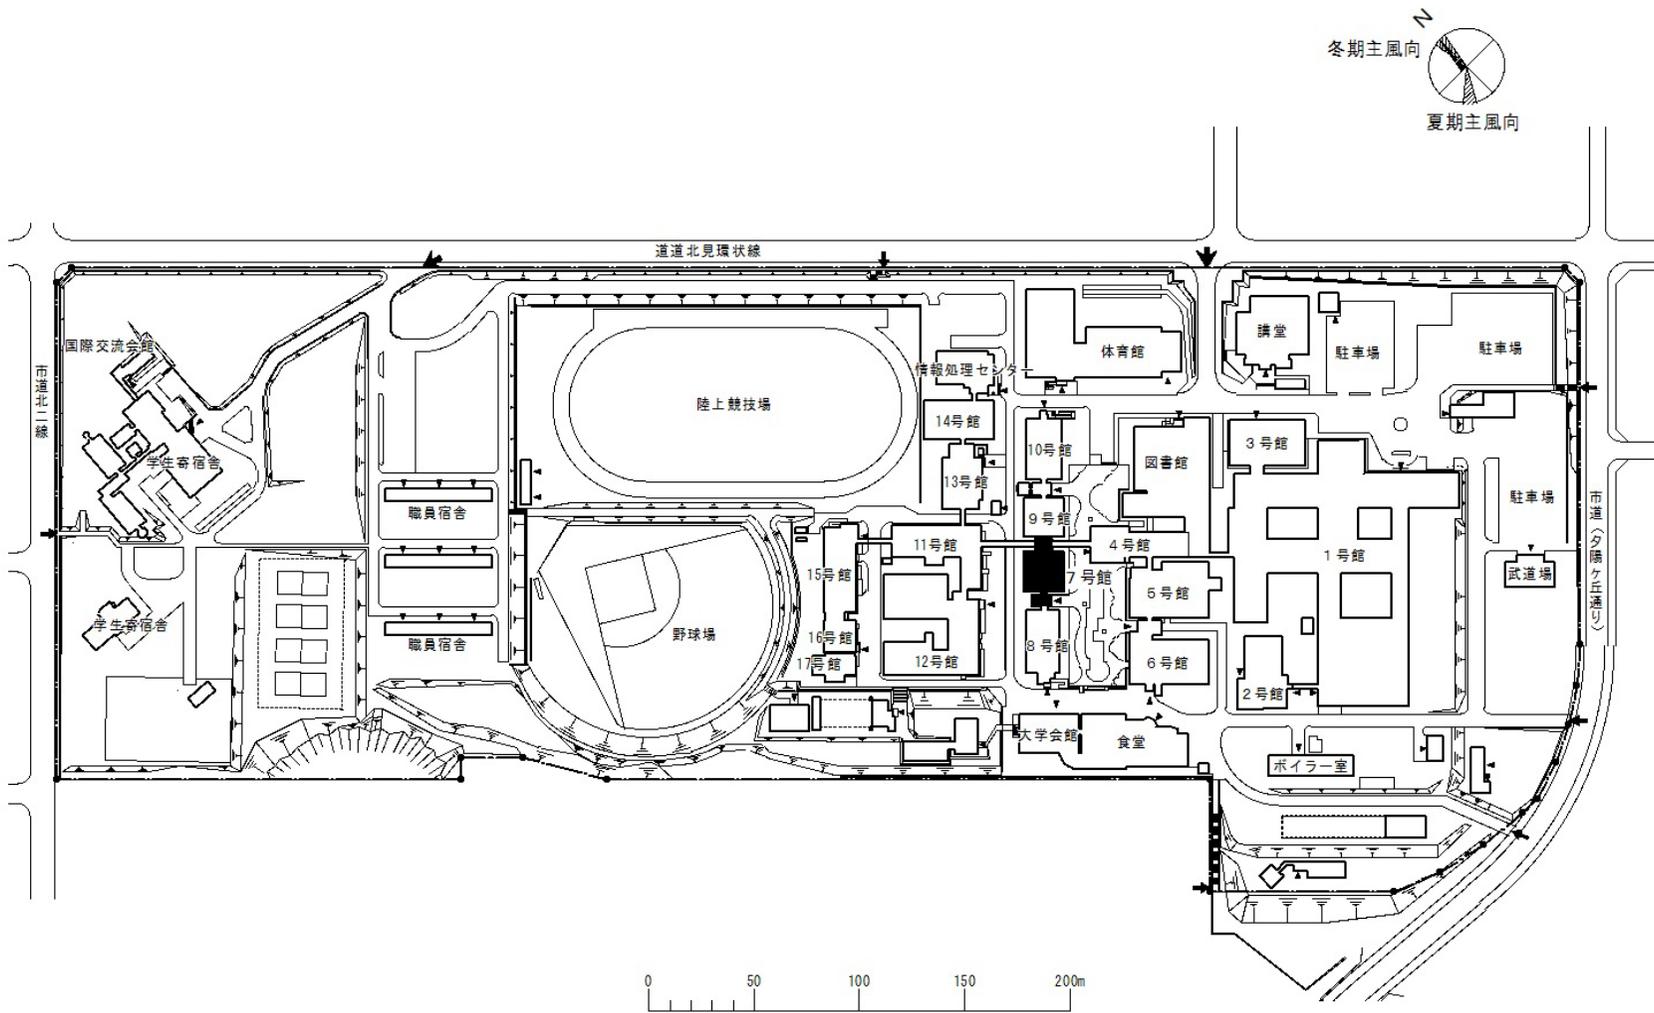


団地名	001 公園町	事業名	北海道国立大学機構(北見工業) (公園町)総合研究棟改修(工学系)	配置図	1/3600
-----	---------	-----	--------------------------------------	-----	--------

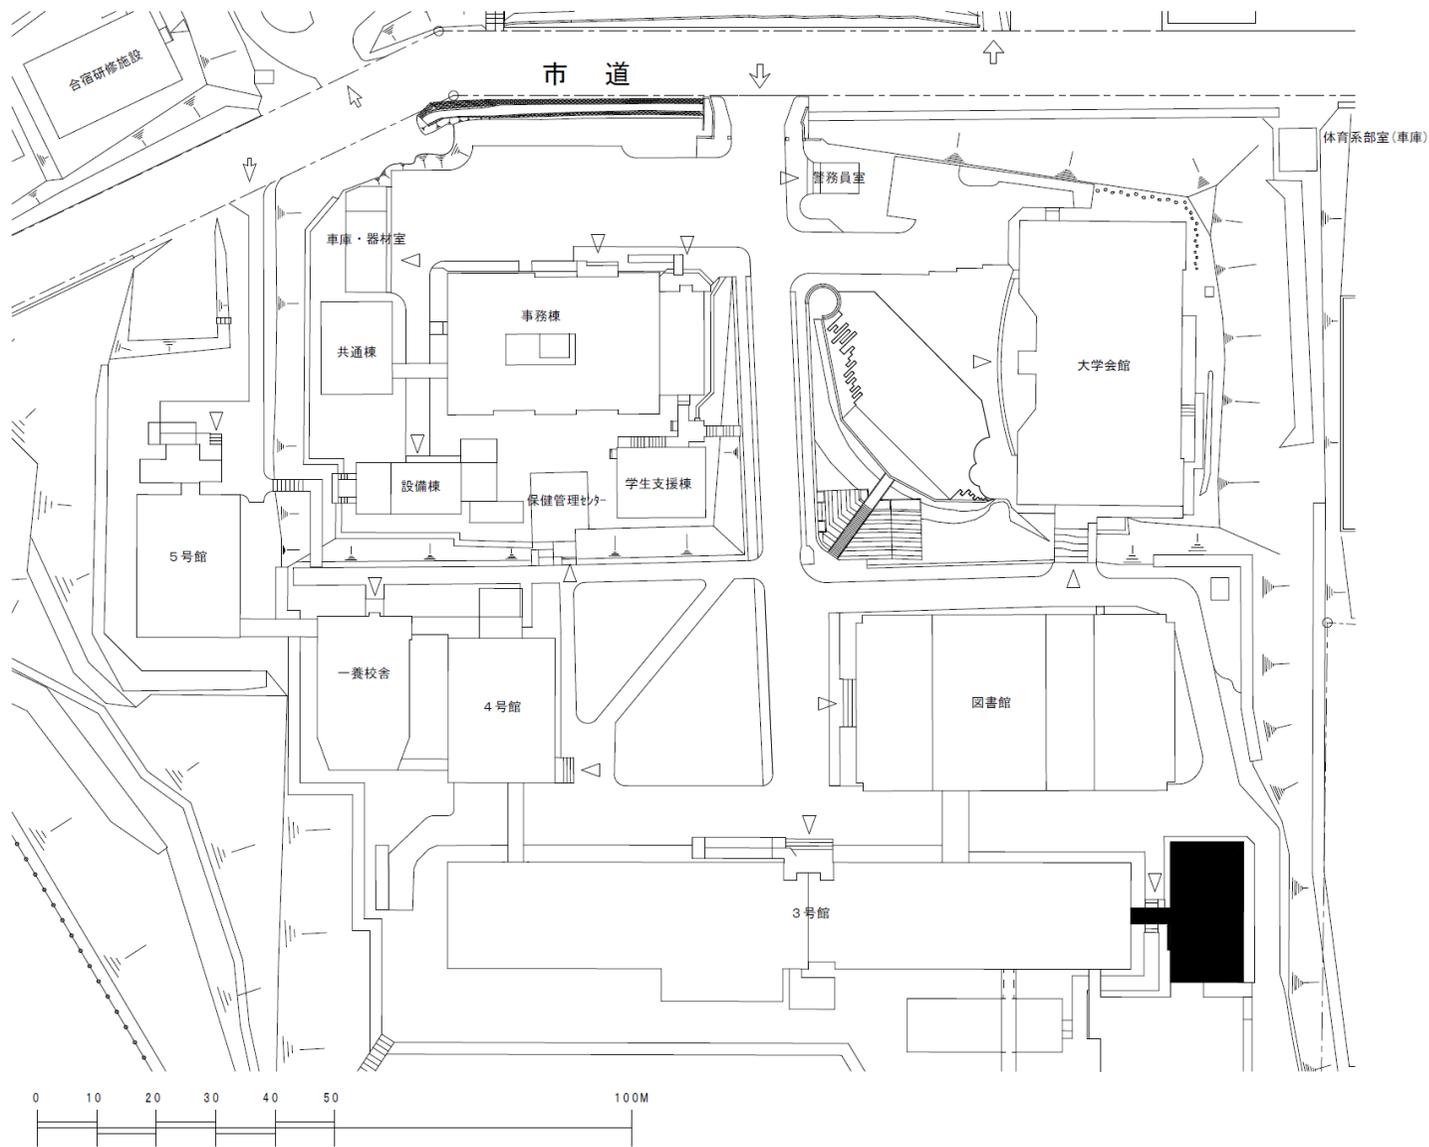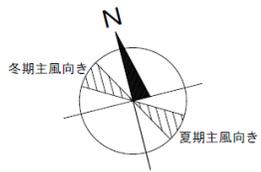


団地名	001緑	事業名	北海道国立大学機構(小樽商科)(緑)情報基盤センター改修	配置図	1/1200
-----	------	-----	------------------------------	-----	--------

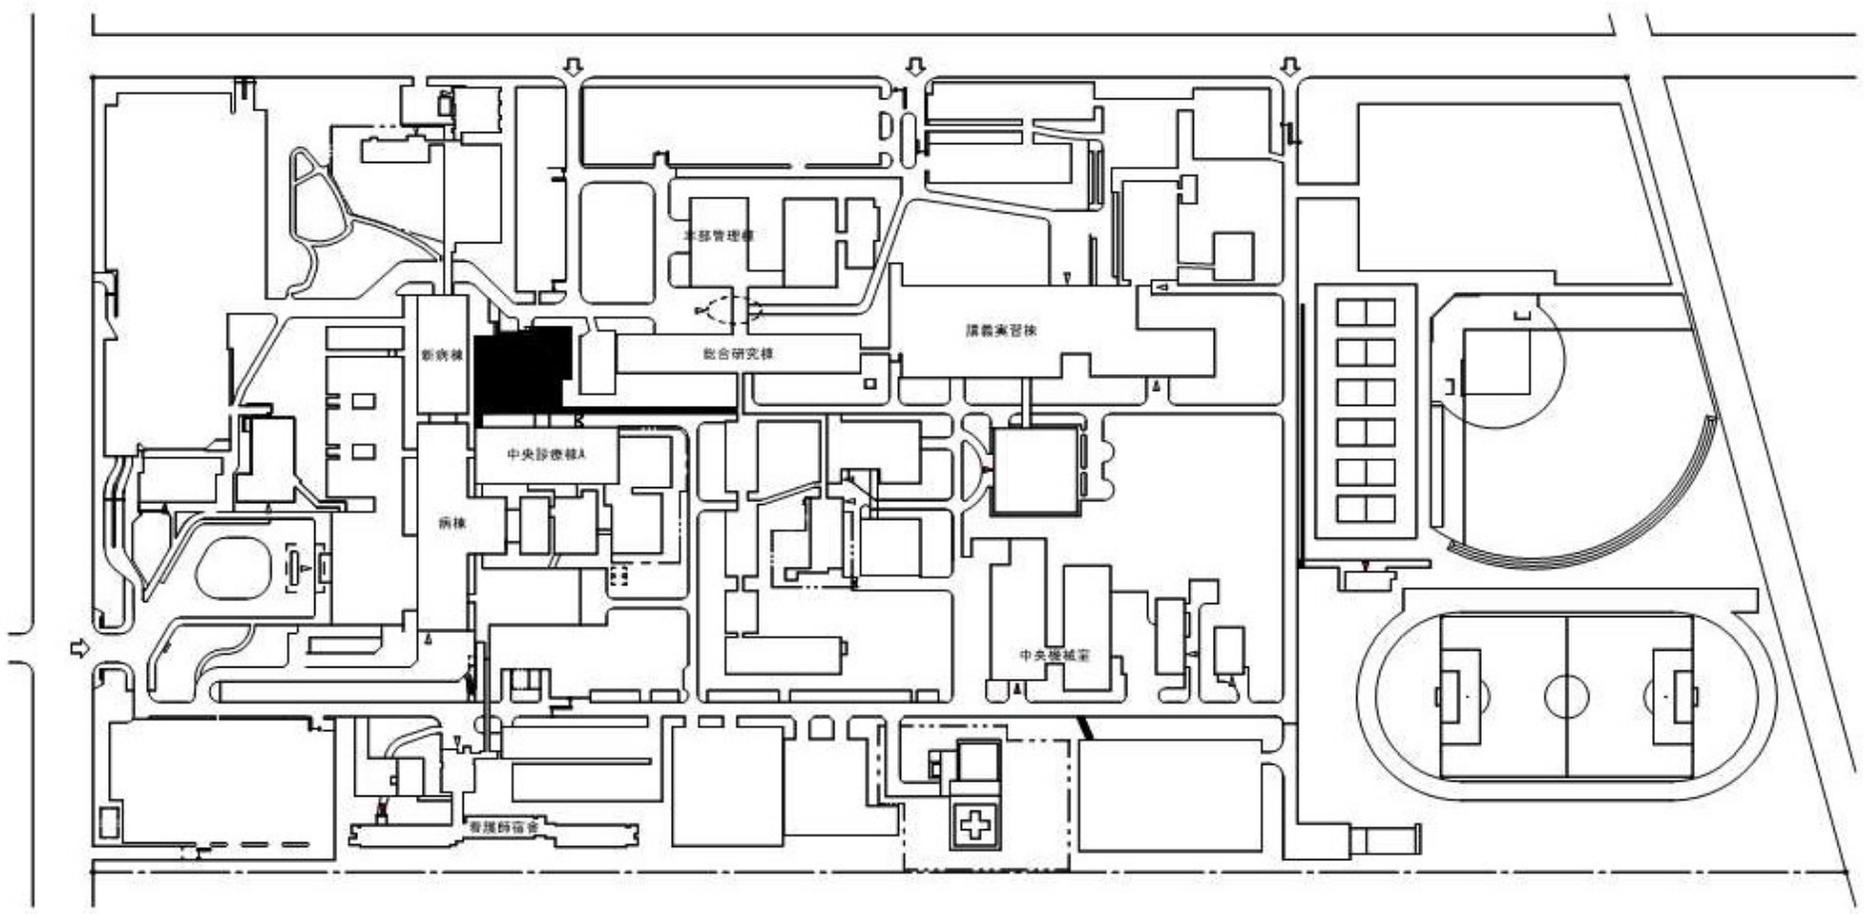

団地名	001 緑が丘東	事業名	旭川医科大学(緑が丘東)講義棟改修	配置図	1/3000
-----	----------	-----	-------------------	-----	--------

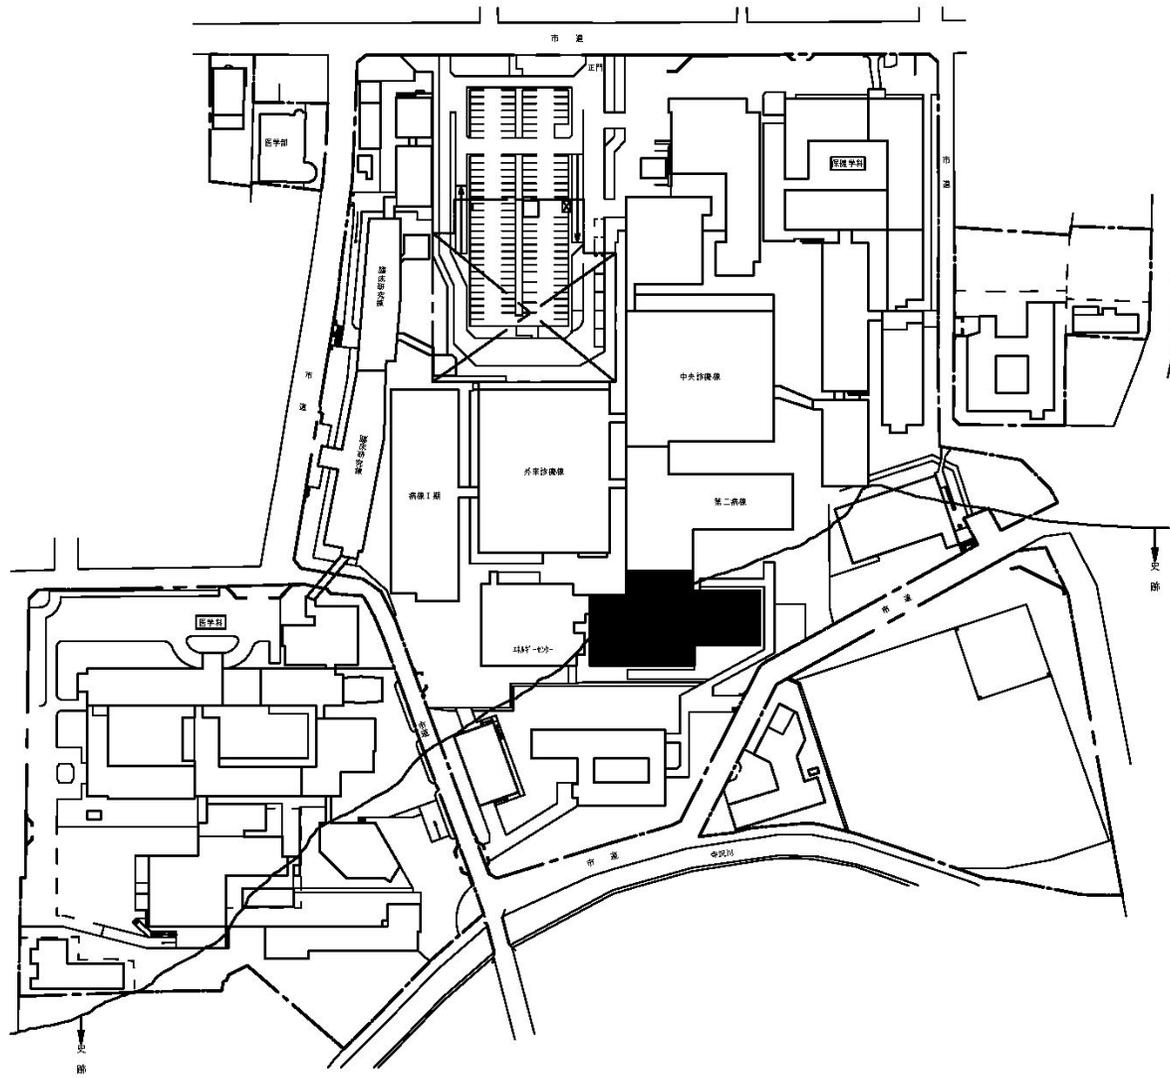


団地名	002 本町	事業名	弘前大学(本町)総合研究棟改修(医学系)	配置図	1/2500
-----	--------	-----	----------------------	-----	--------

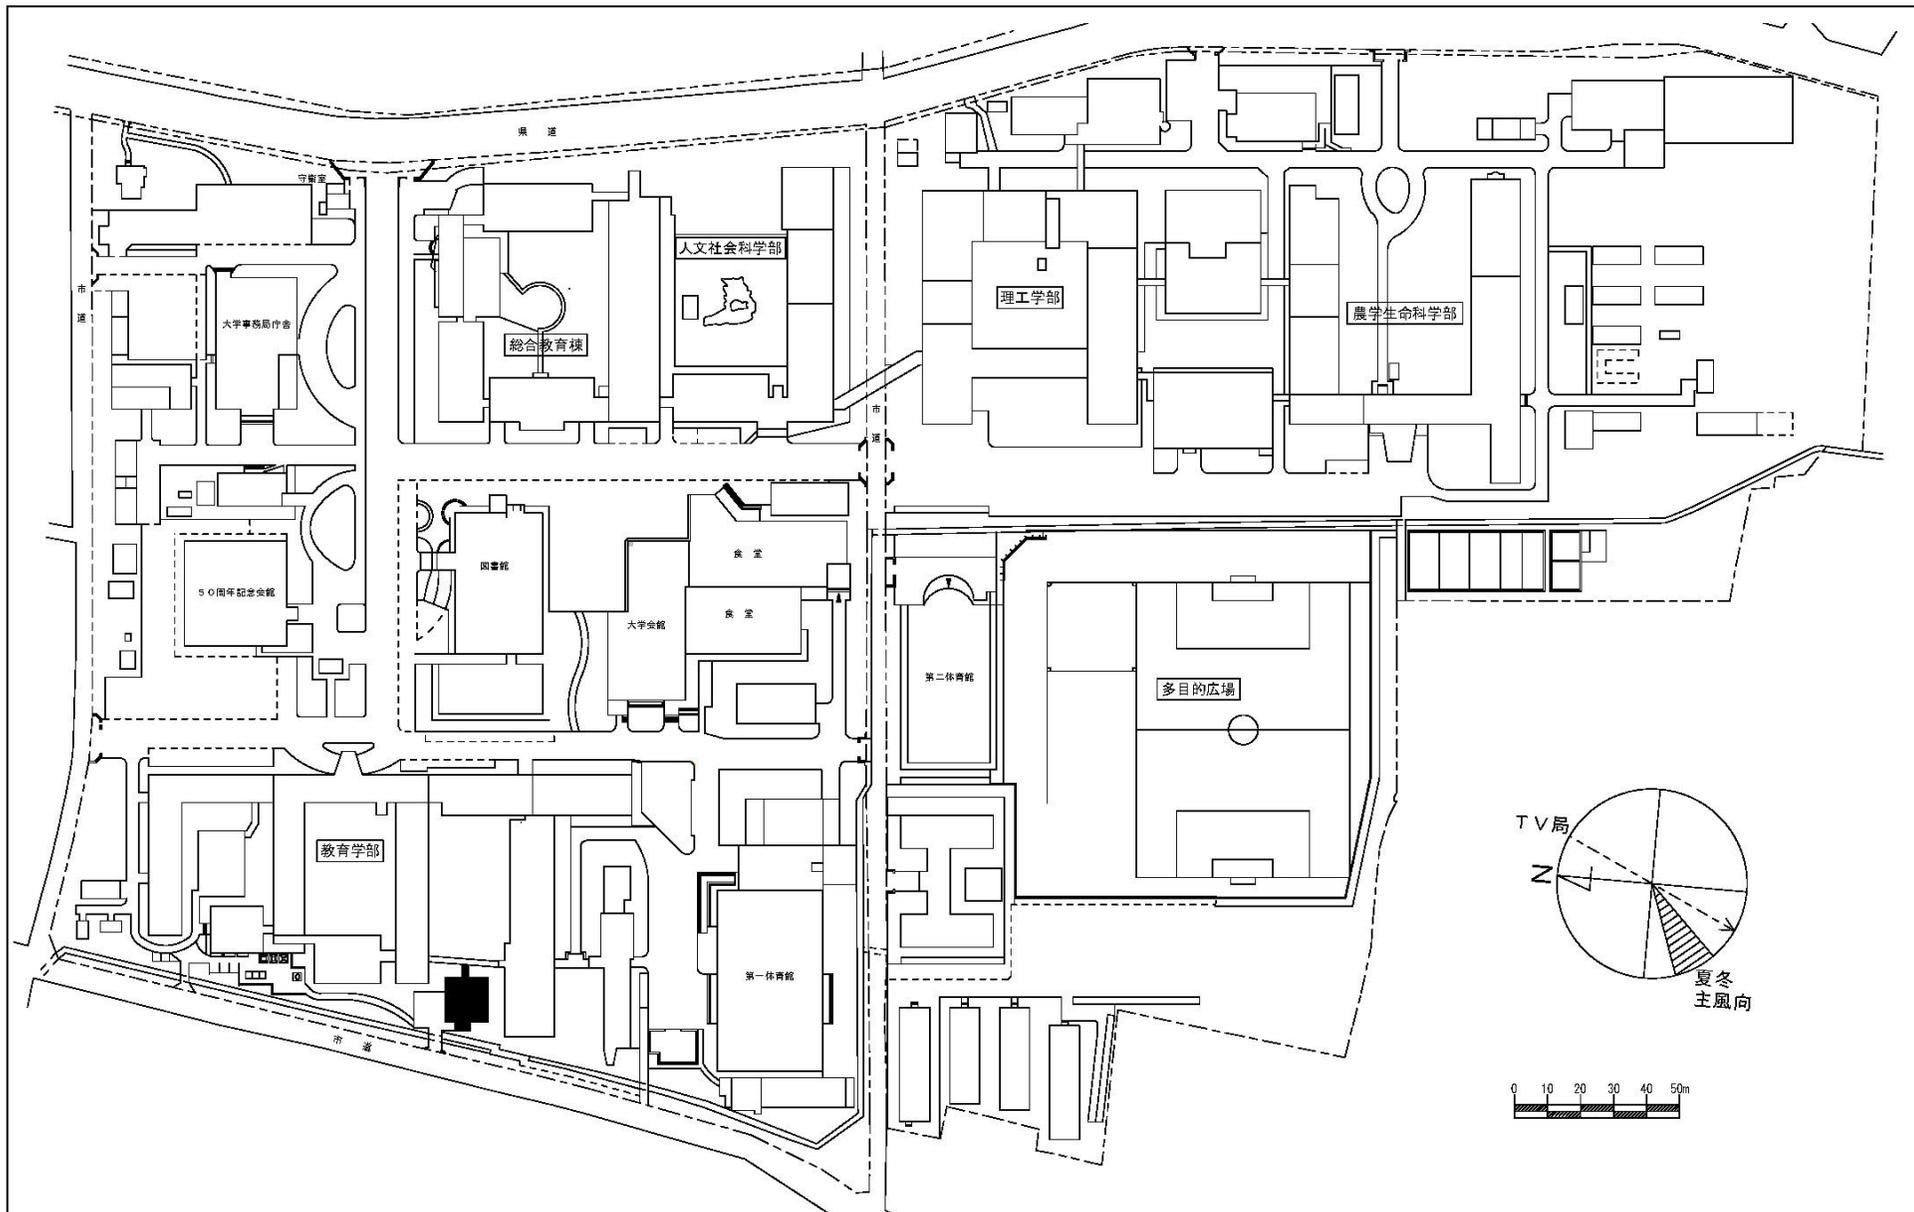

団地名	001 文京町	事業名	弘前大学(文京町)総合研究棟改修(心理支援科学系)	配置図	1/2500
-----	---------	-----	---------------------------	-----	--------




団地名	457 飛驒神岡	事業名	東北大学(飛驒神岡)基幹・環境整備(特殊空調設備等)	配置図	1/50000
-----	----------	-----	----------------------------	-----	---------

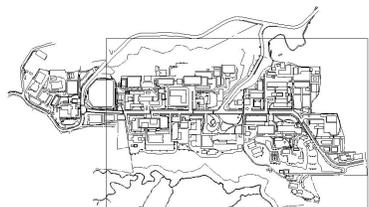


キープラン


団地名	008 青葉山1	事業名	東北大学(青葉山)実験研究棟改修(工学系)	配置図	1/4000
-----	----------	-----	-----------------------	-----	--------

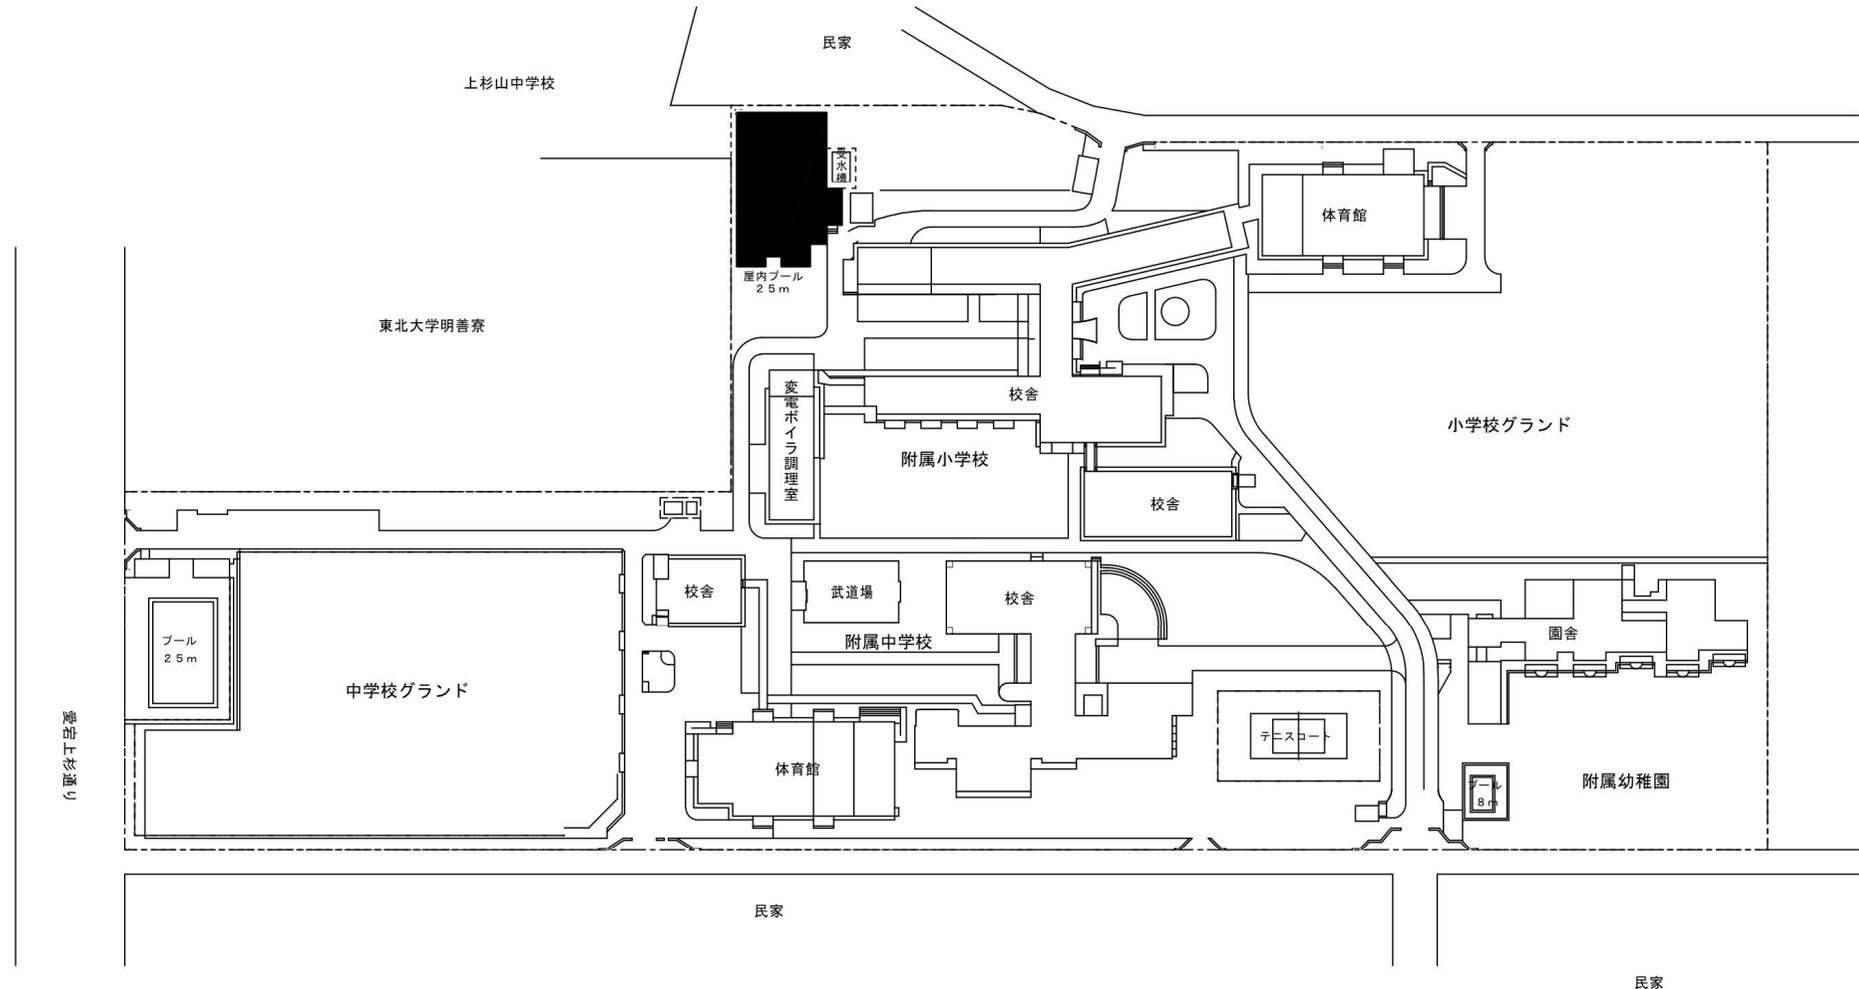


団地名	002上杉	事業名	宮城教育大学(上杉(附小)) 基幹・環境整備(屋外体育施設)	配置図	1/2000
-----	-------	-----	-----------------------------------	-----	--------

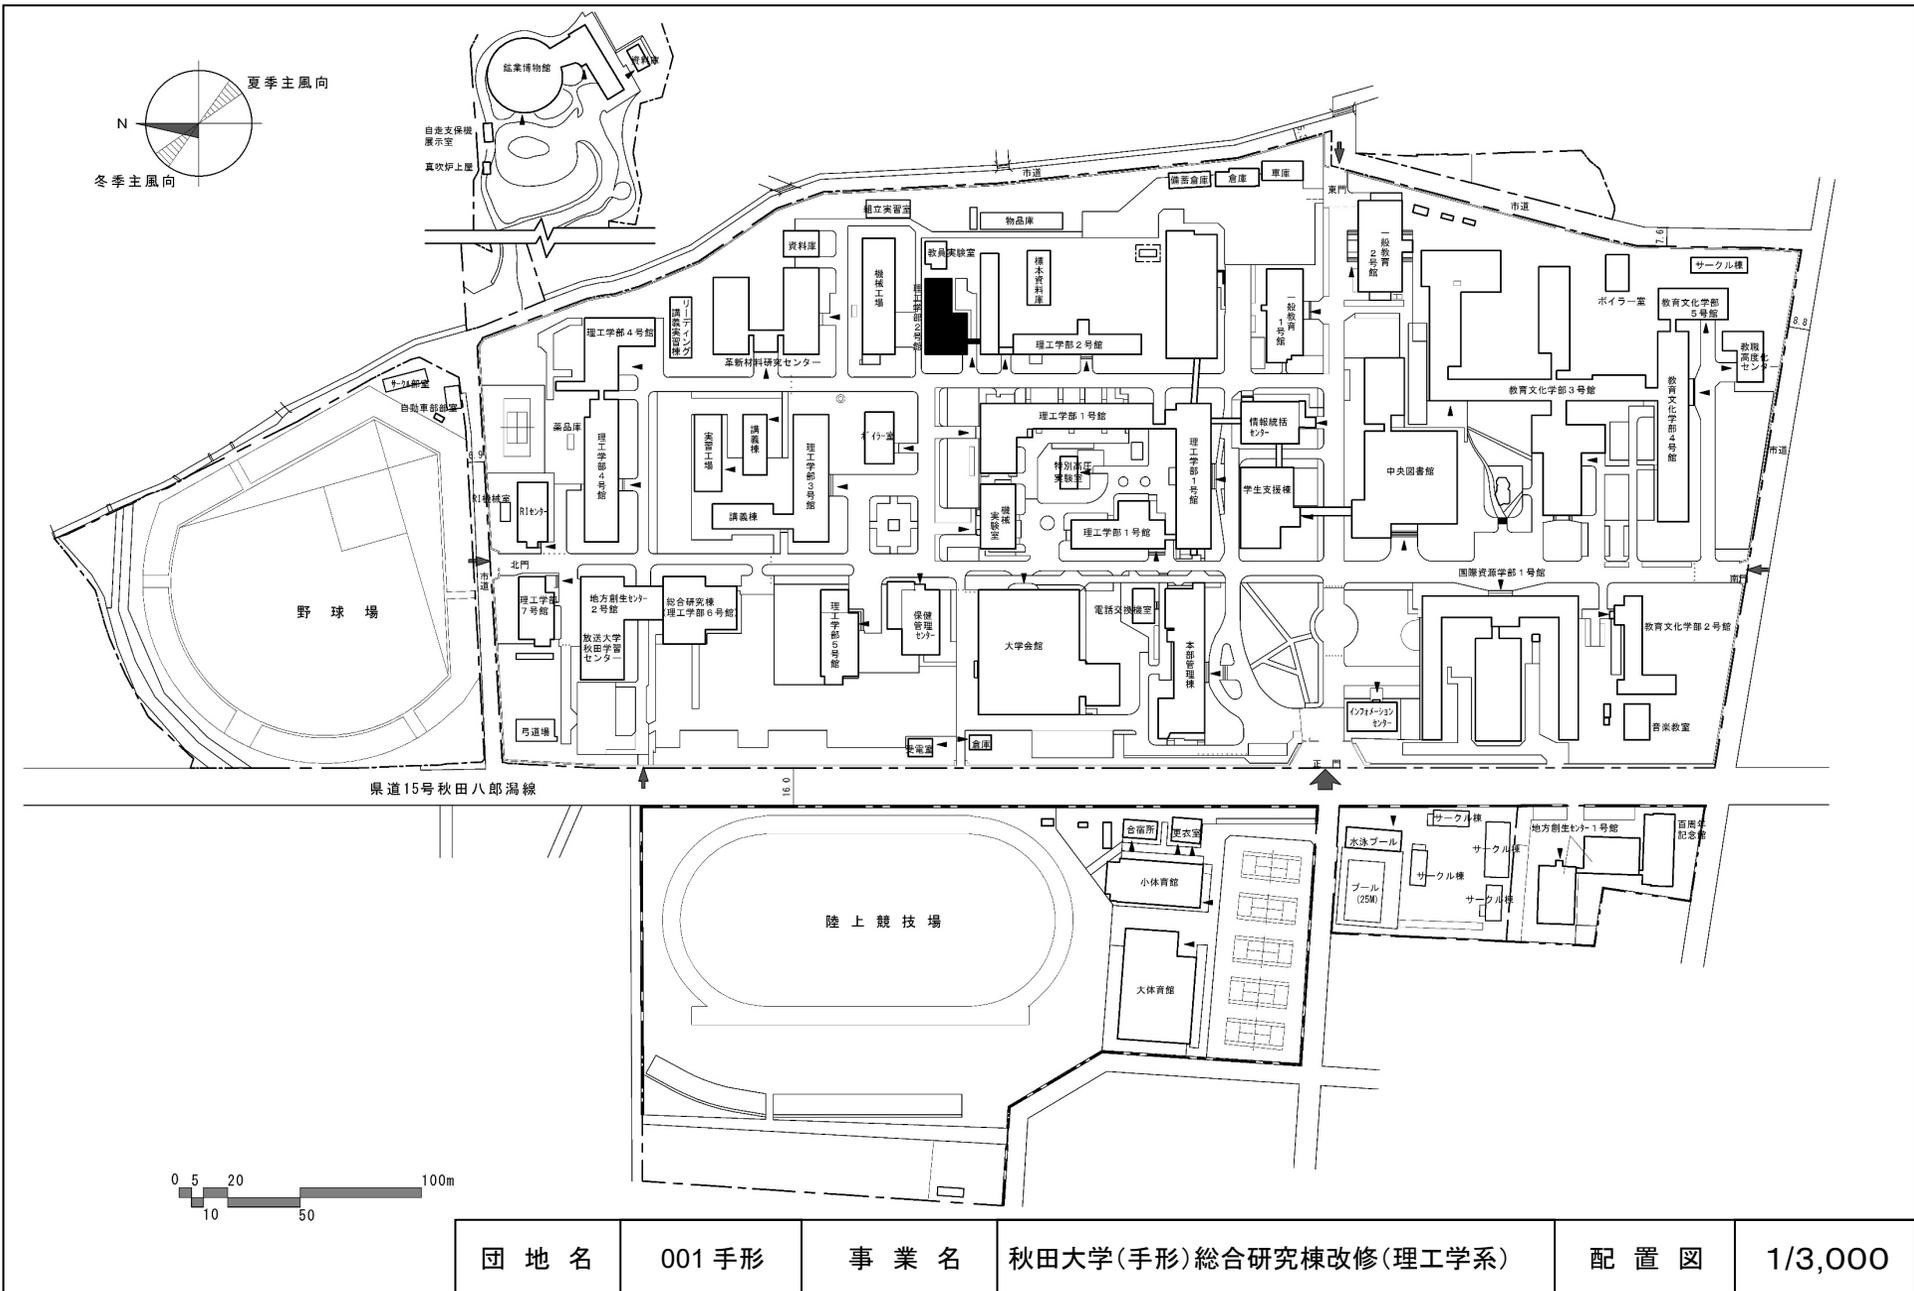


団地名	001手形	事業名	秋田大学(手形)総合研究棟改修(理工学系)	配置図	1/3,000
-----	-------	-----	-----------------------	-----	---------

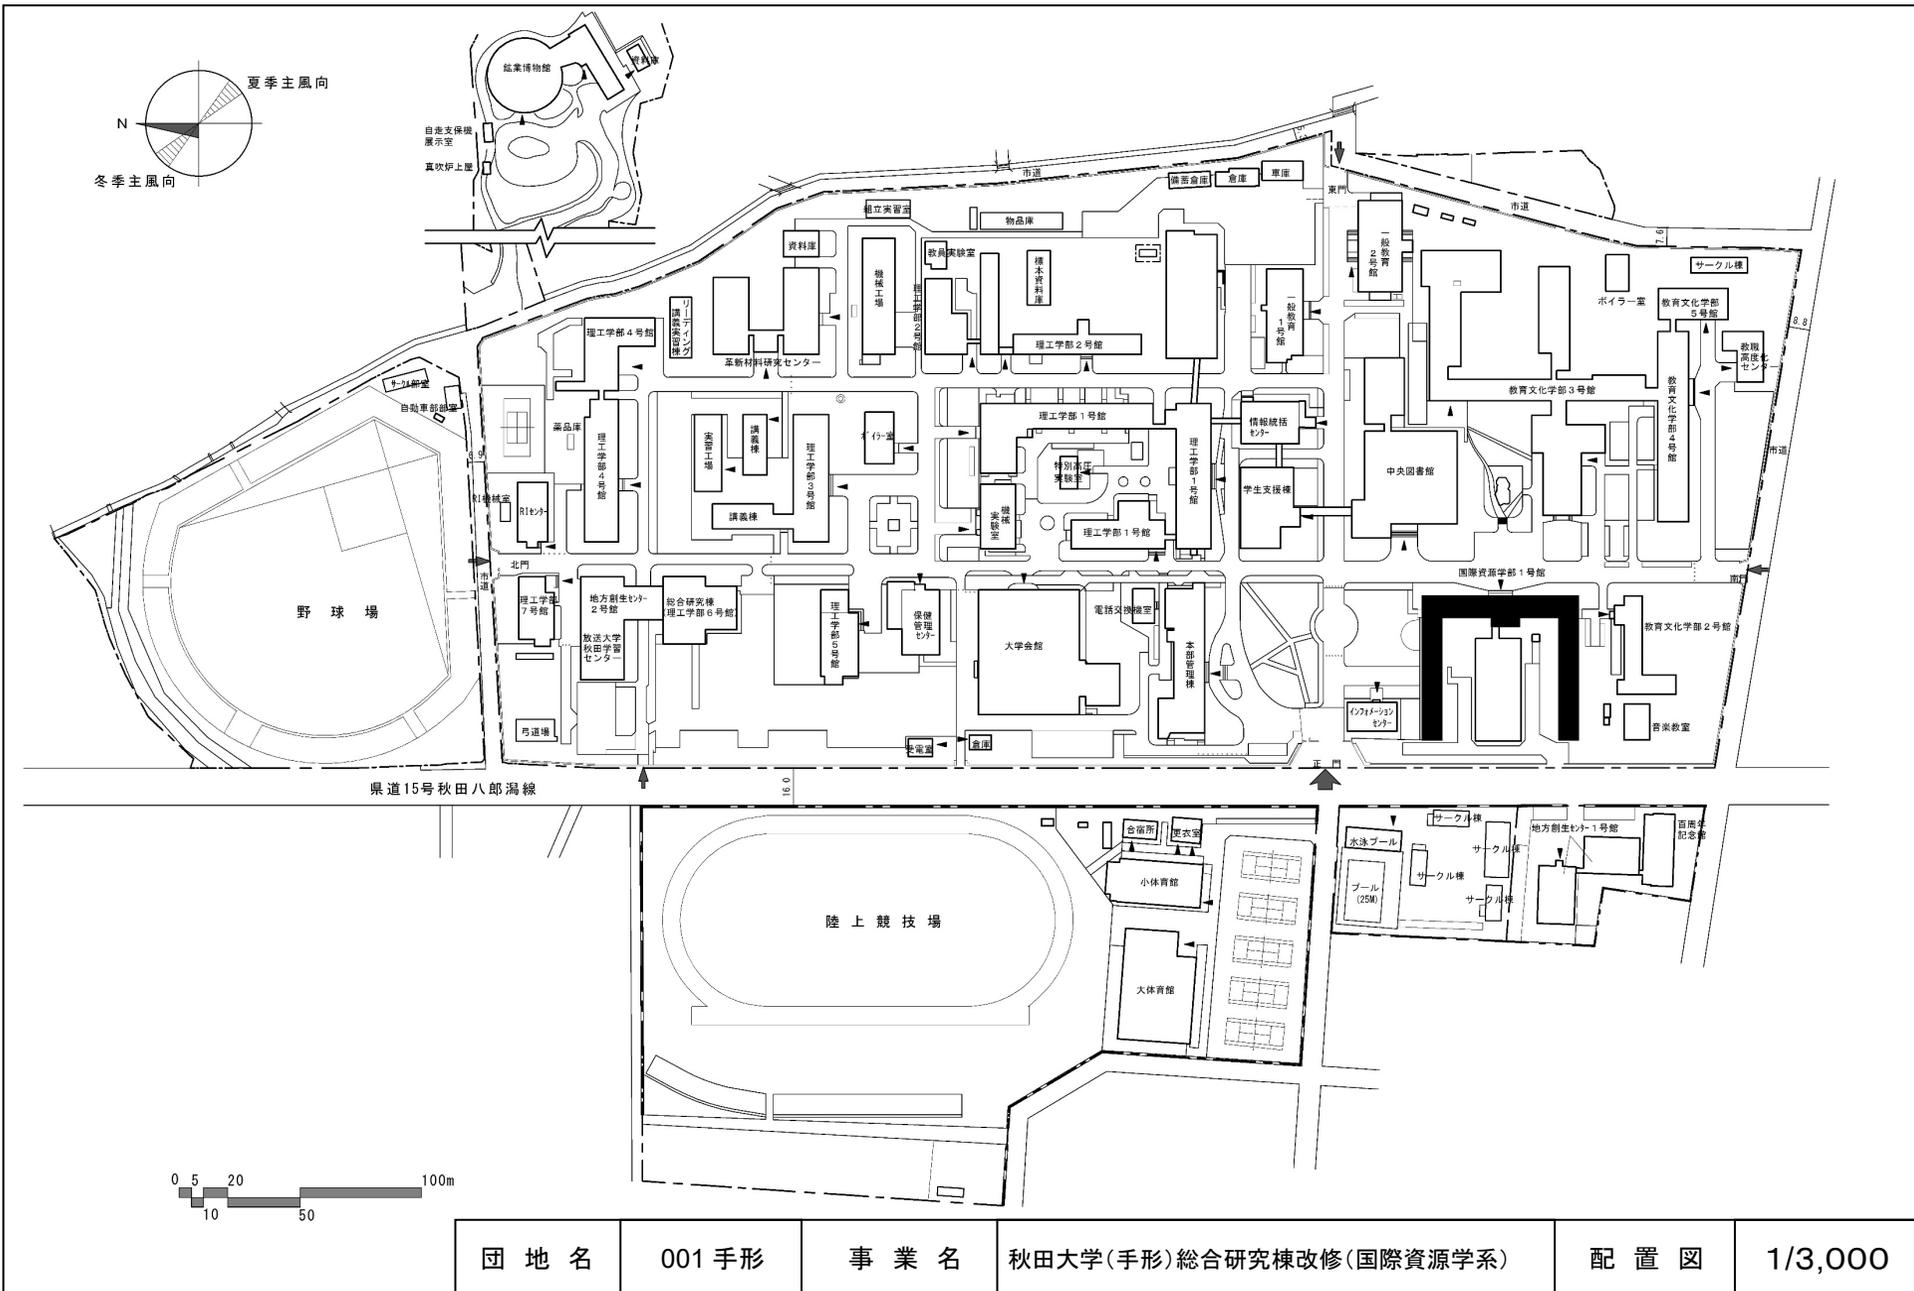


団地名	001手形	事業名	秋田大学(手形)総合研究棟改修(国際資源学系)	配置図	1/3,000
-----	-------	-----	-------------------------	-----	---------

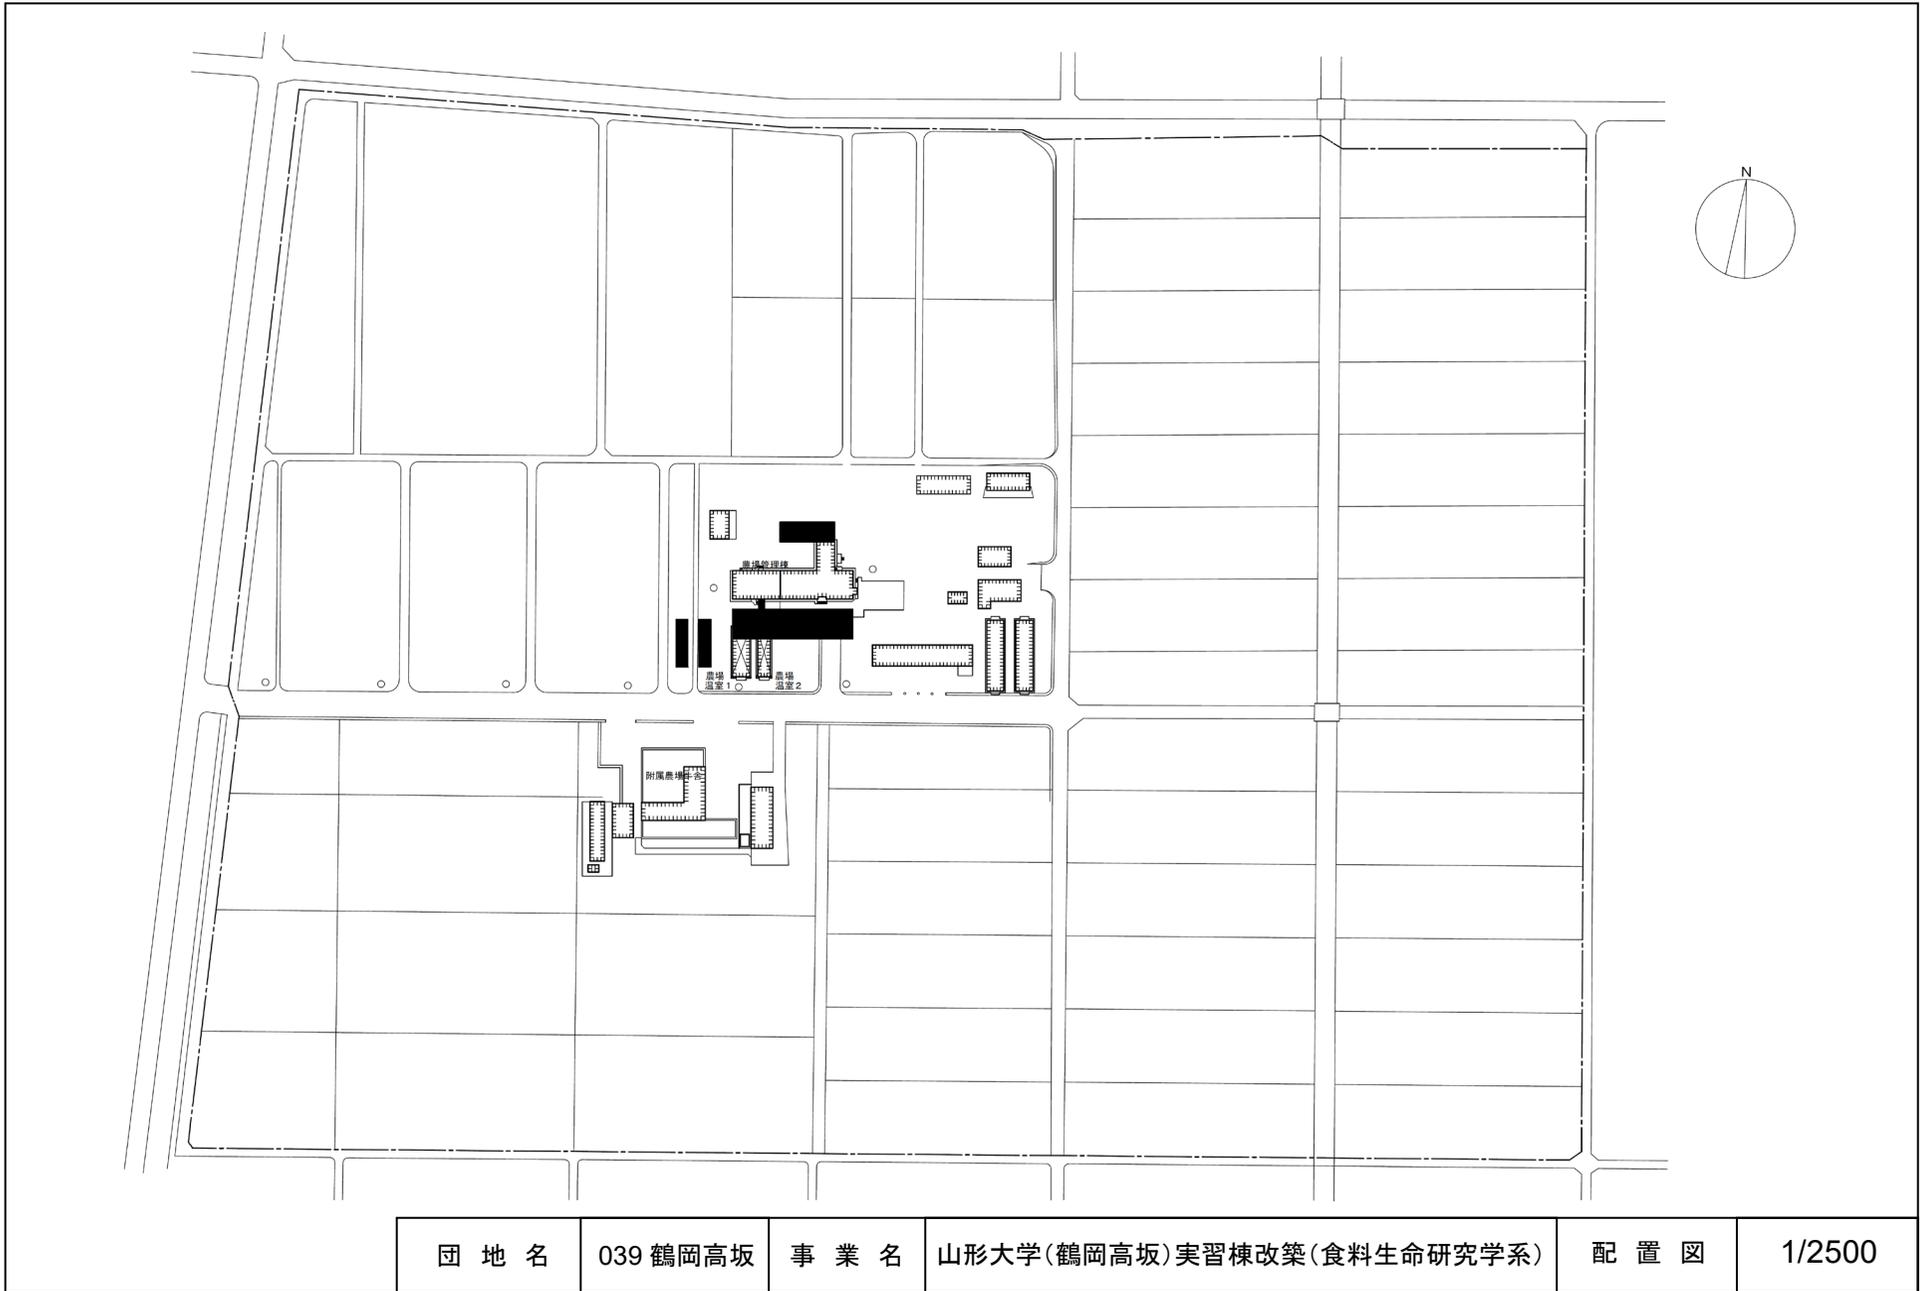


団地名	039 鶴岡高坂	事業名	山形大学(鶴岡高坂)実習棟改築(食料生命研究学系)	配置図	1/2500
-----	----------	-----	---------------------------	-----	--------

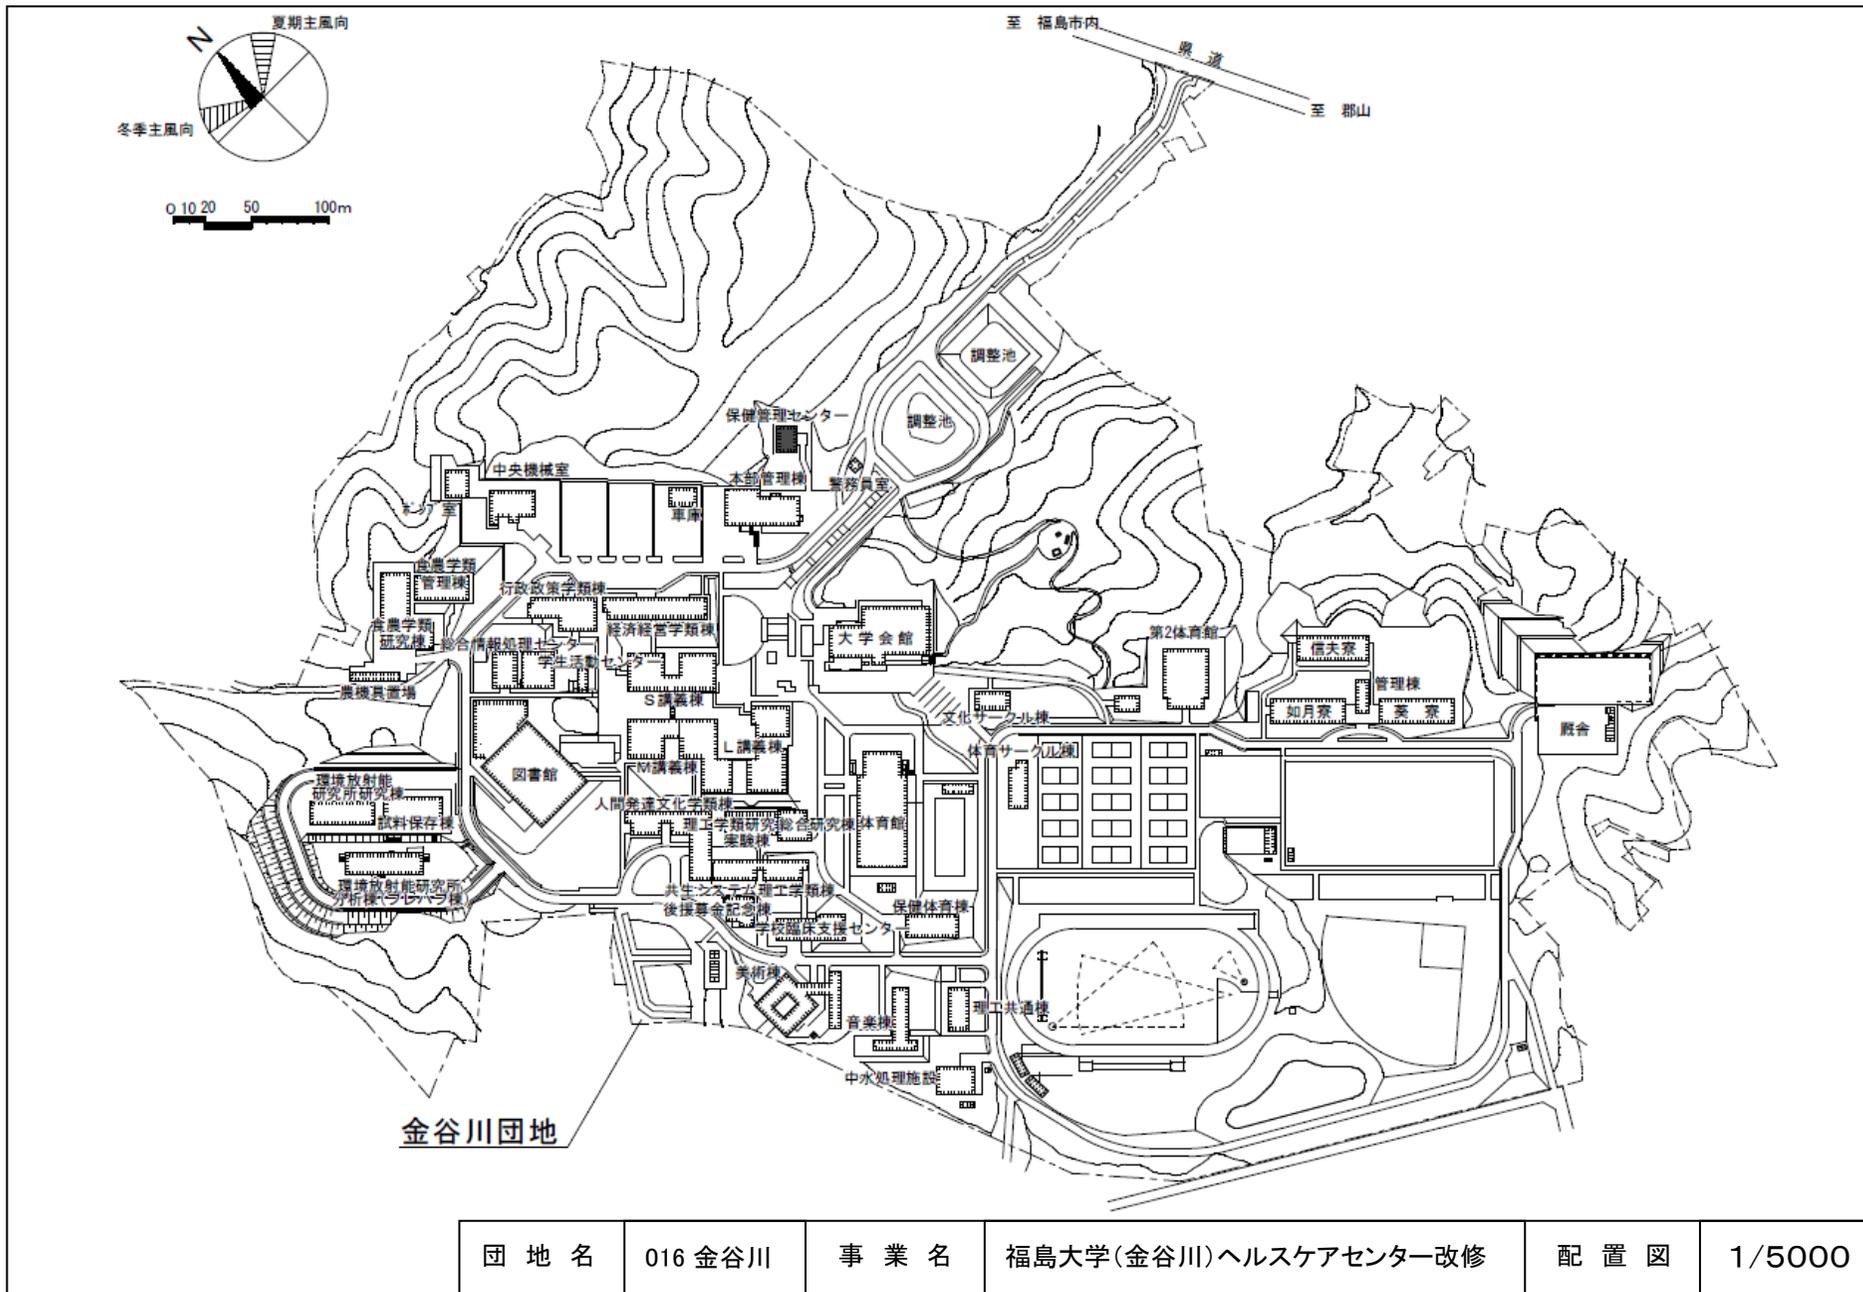


団地名	016 金谷川	事業名	福島大学(金谷川)ヘルスケアセンター改修	配置図	1/5000
-----	---------	-----	----------------------	-----	--------

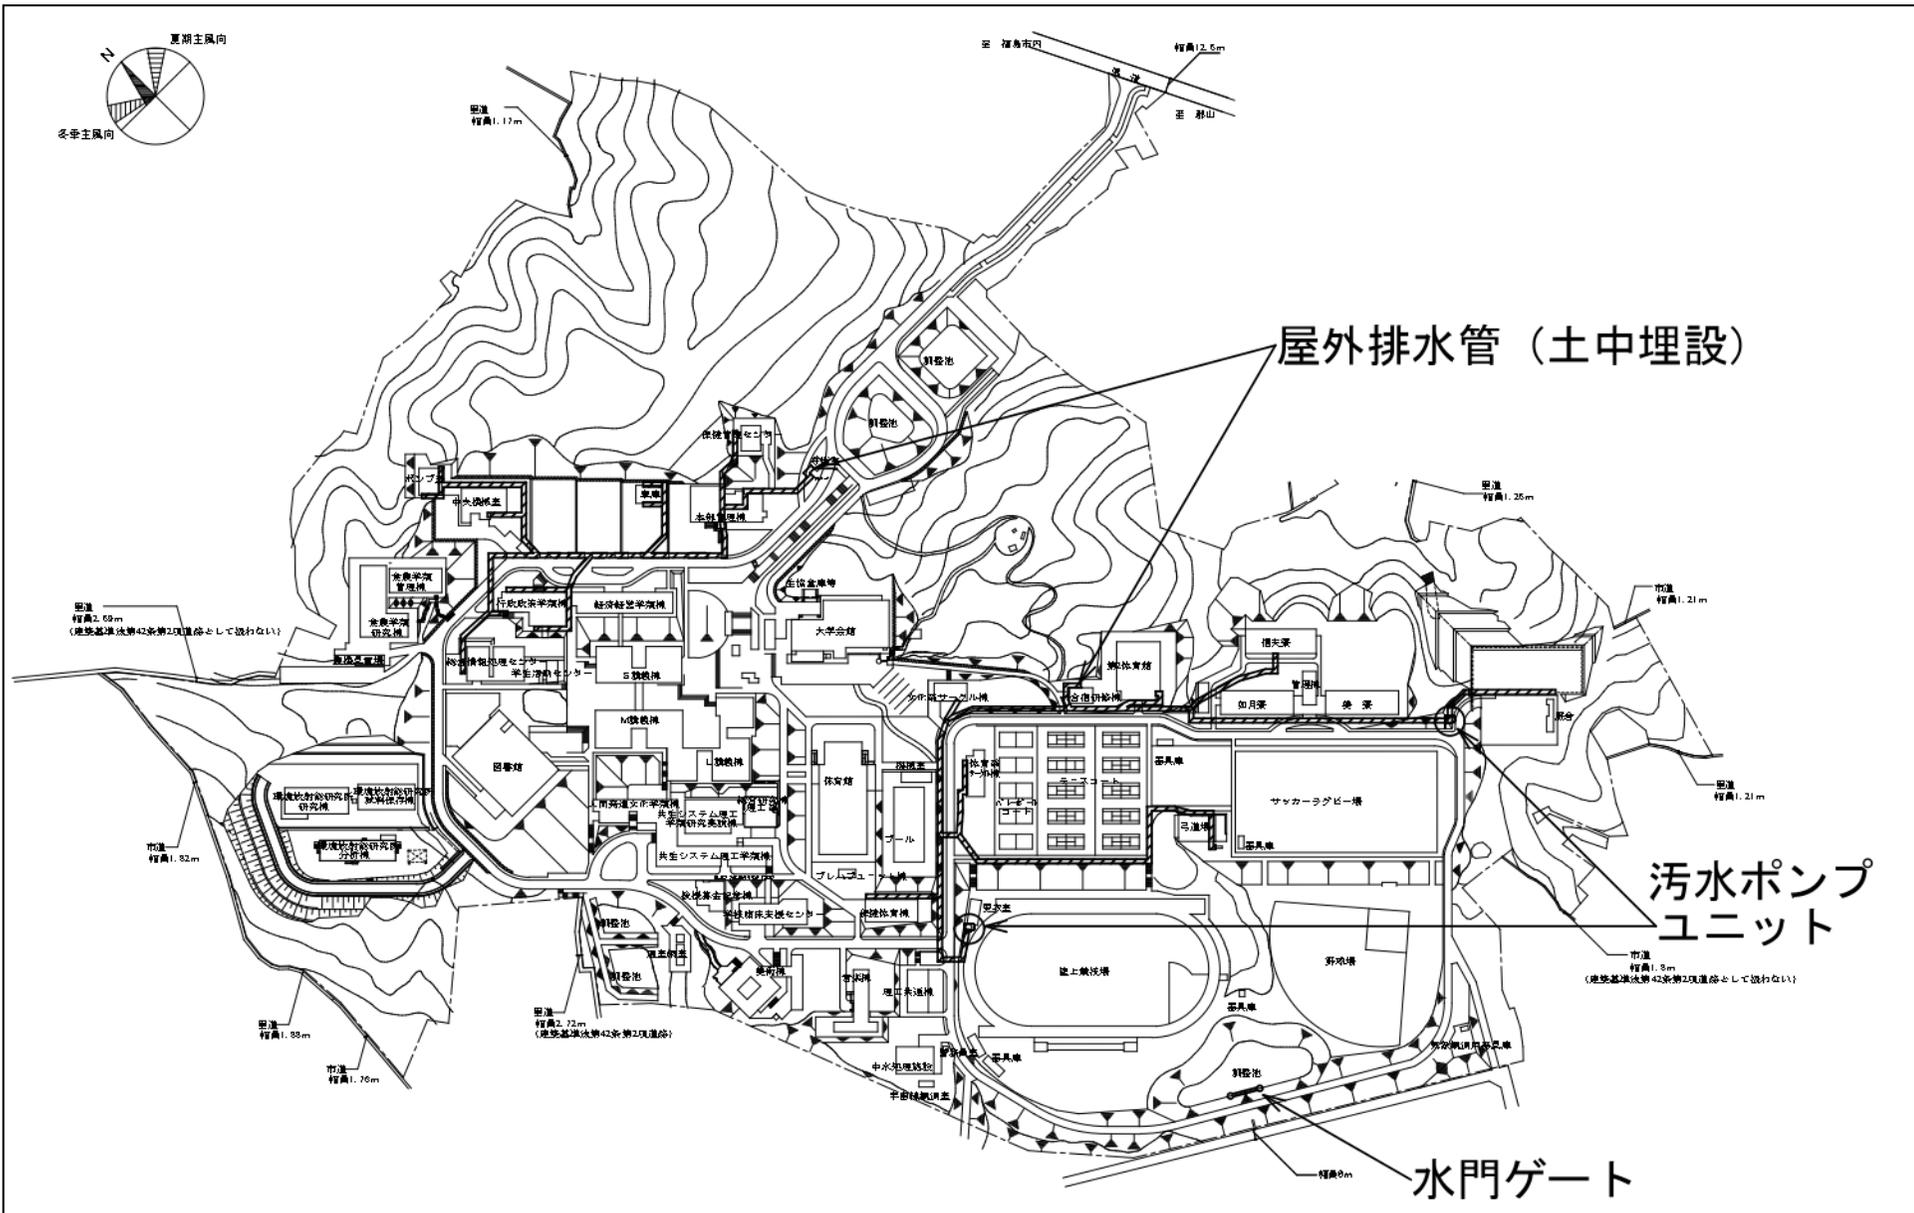


団地名	016 金谷川	事業名	福島大学(金谷川)ライフライン再生(排水設備)	配置図	1/5000
-----	---------	-----	-------------------------	-----	--------

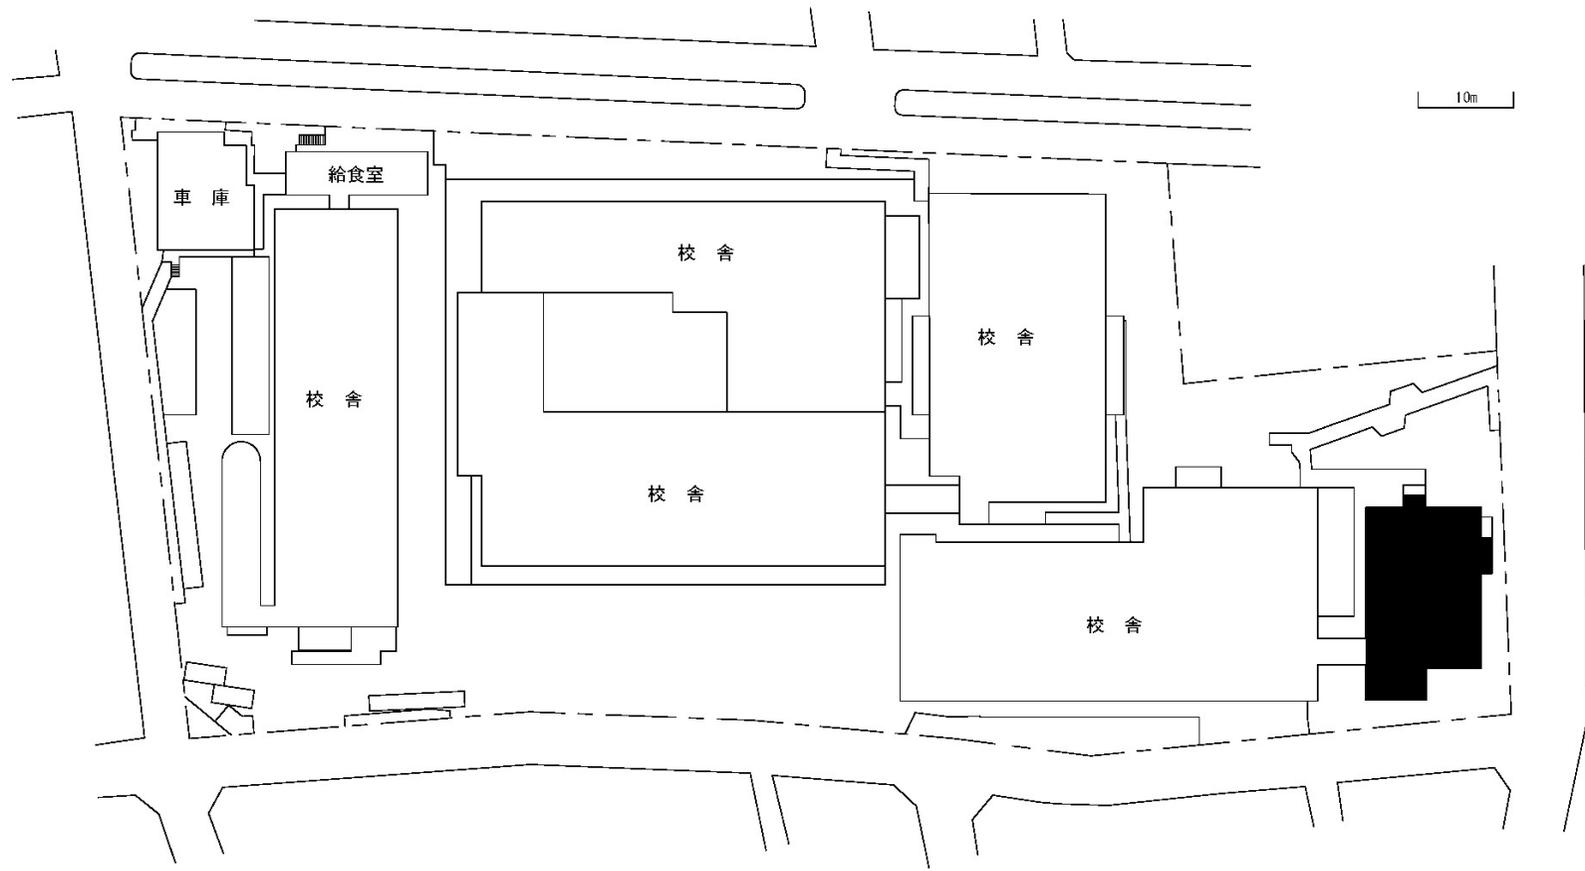


団地名	025 小茂根2丁目	事業名	筑波大学(小茂根(附特))校舎改修IV	配置図	1/800
-----	------------	-----	---------------------	-----	-------

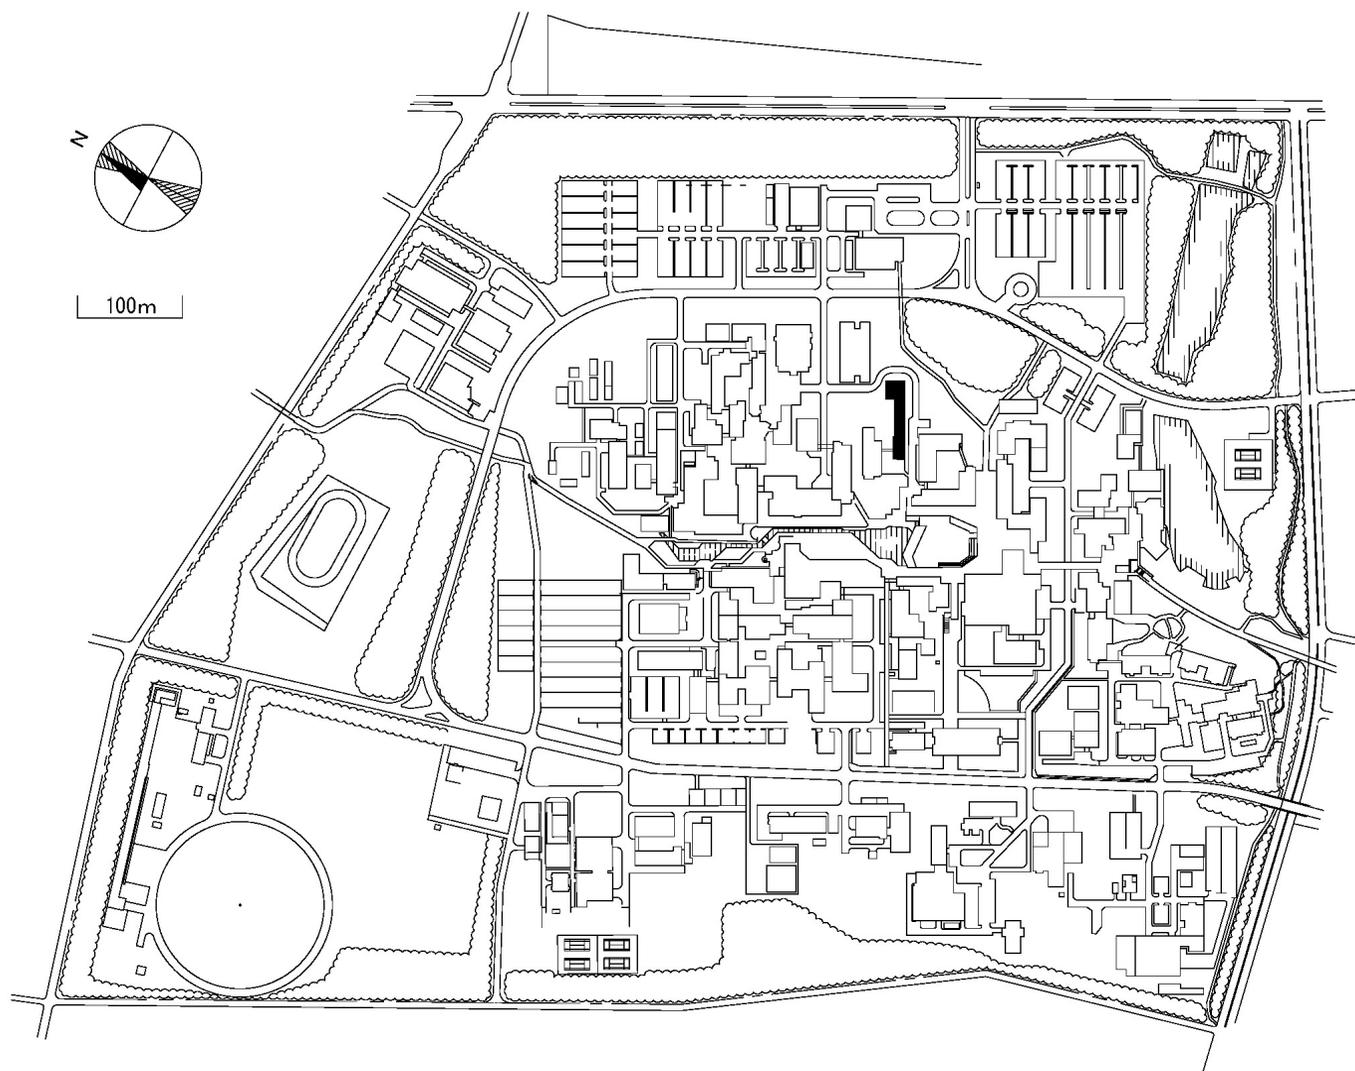


団地名	002 中地区	事業名	筑波大学(筑波)総合研究棟改修Ⅱ(人間系)	配置図	1/7000
-----	---------	-----	-----------------------	-----	--------

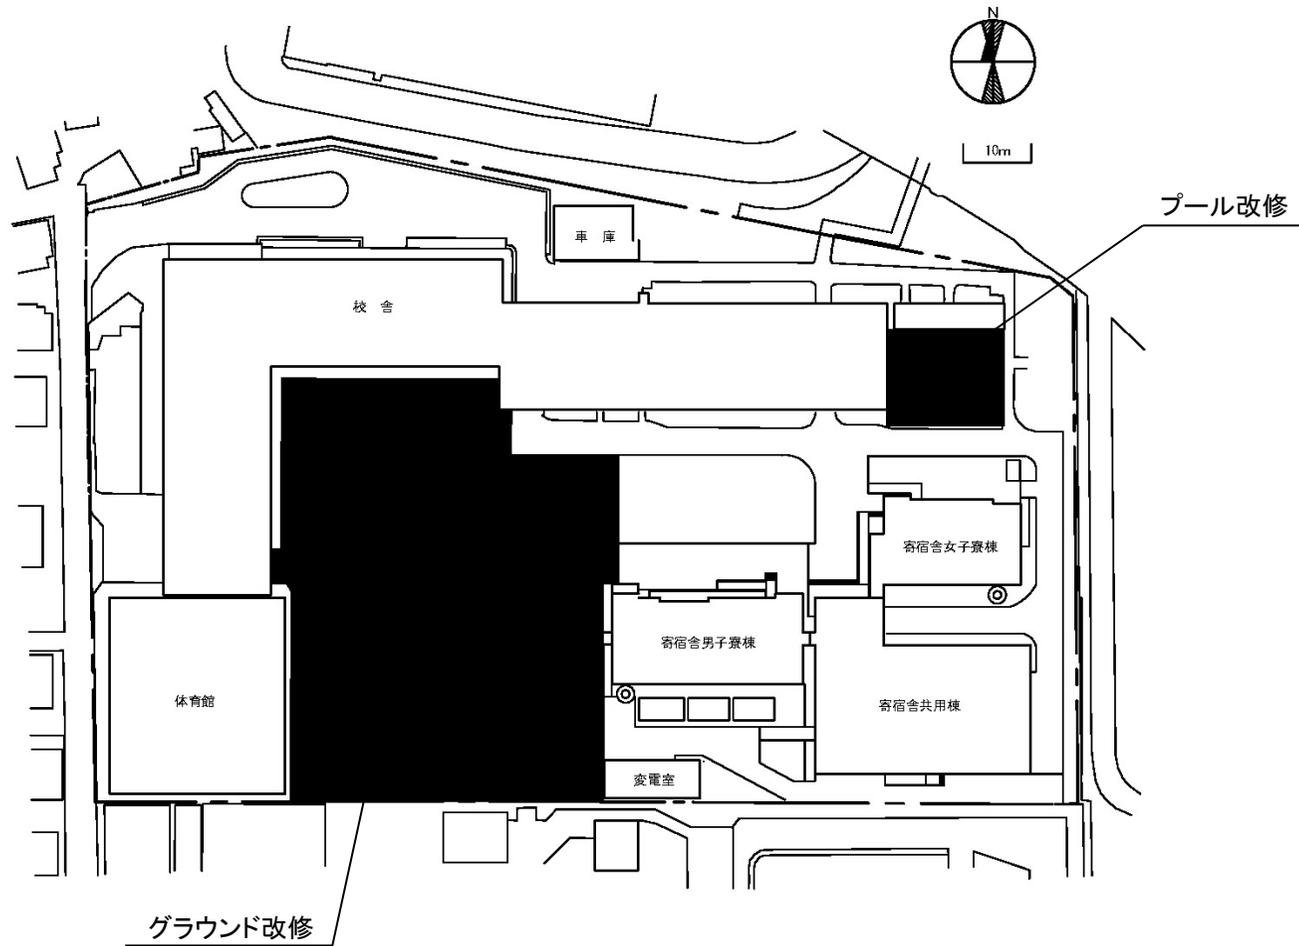


団地名	022 目白台	事業名	筑波大学(目白台他(附特))基幹・環境整備(屋外体育施設) 1/2	配置図	1/1000
-----	---------	-----	-----------------------------------	-----	--------

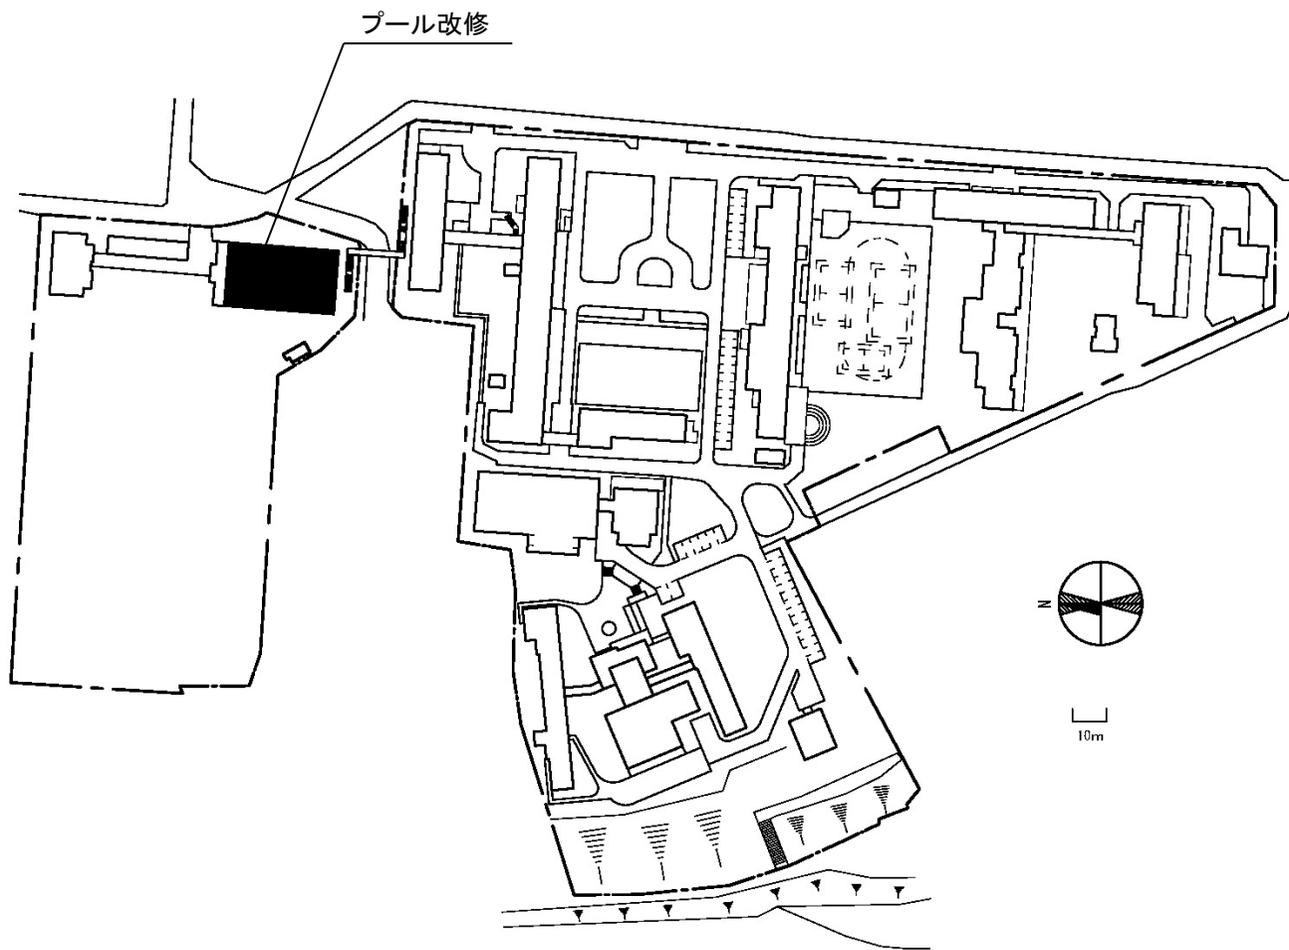

団地名	023 国府台	事業名	筑波大学(目白台他(附特))基幹・環境整備(屋外体育施設) 2/2	配置図	1/2000
-----	---------	-----	-----------------------------------	-----	--------

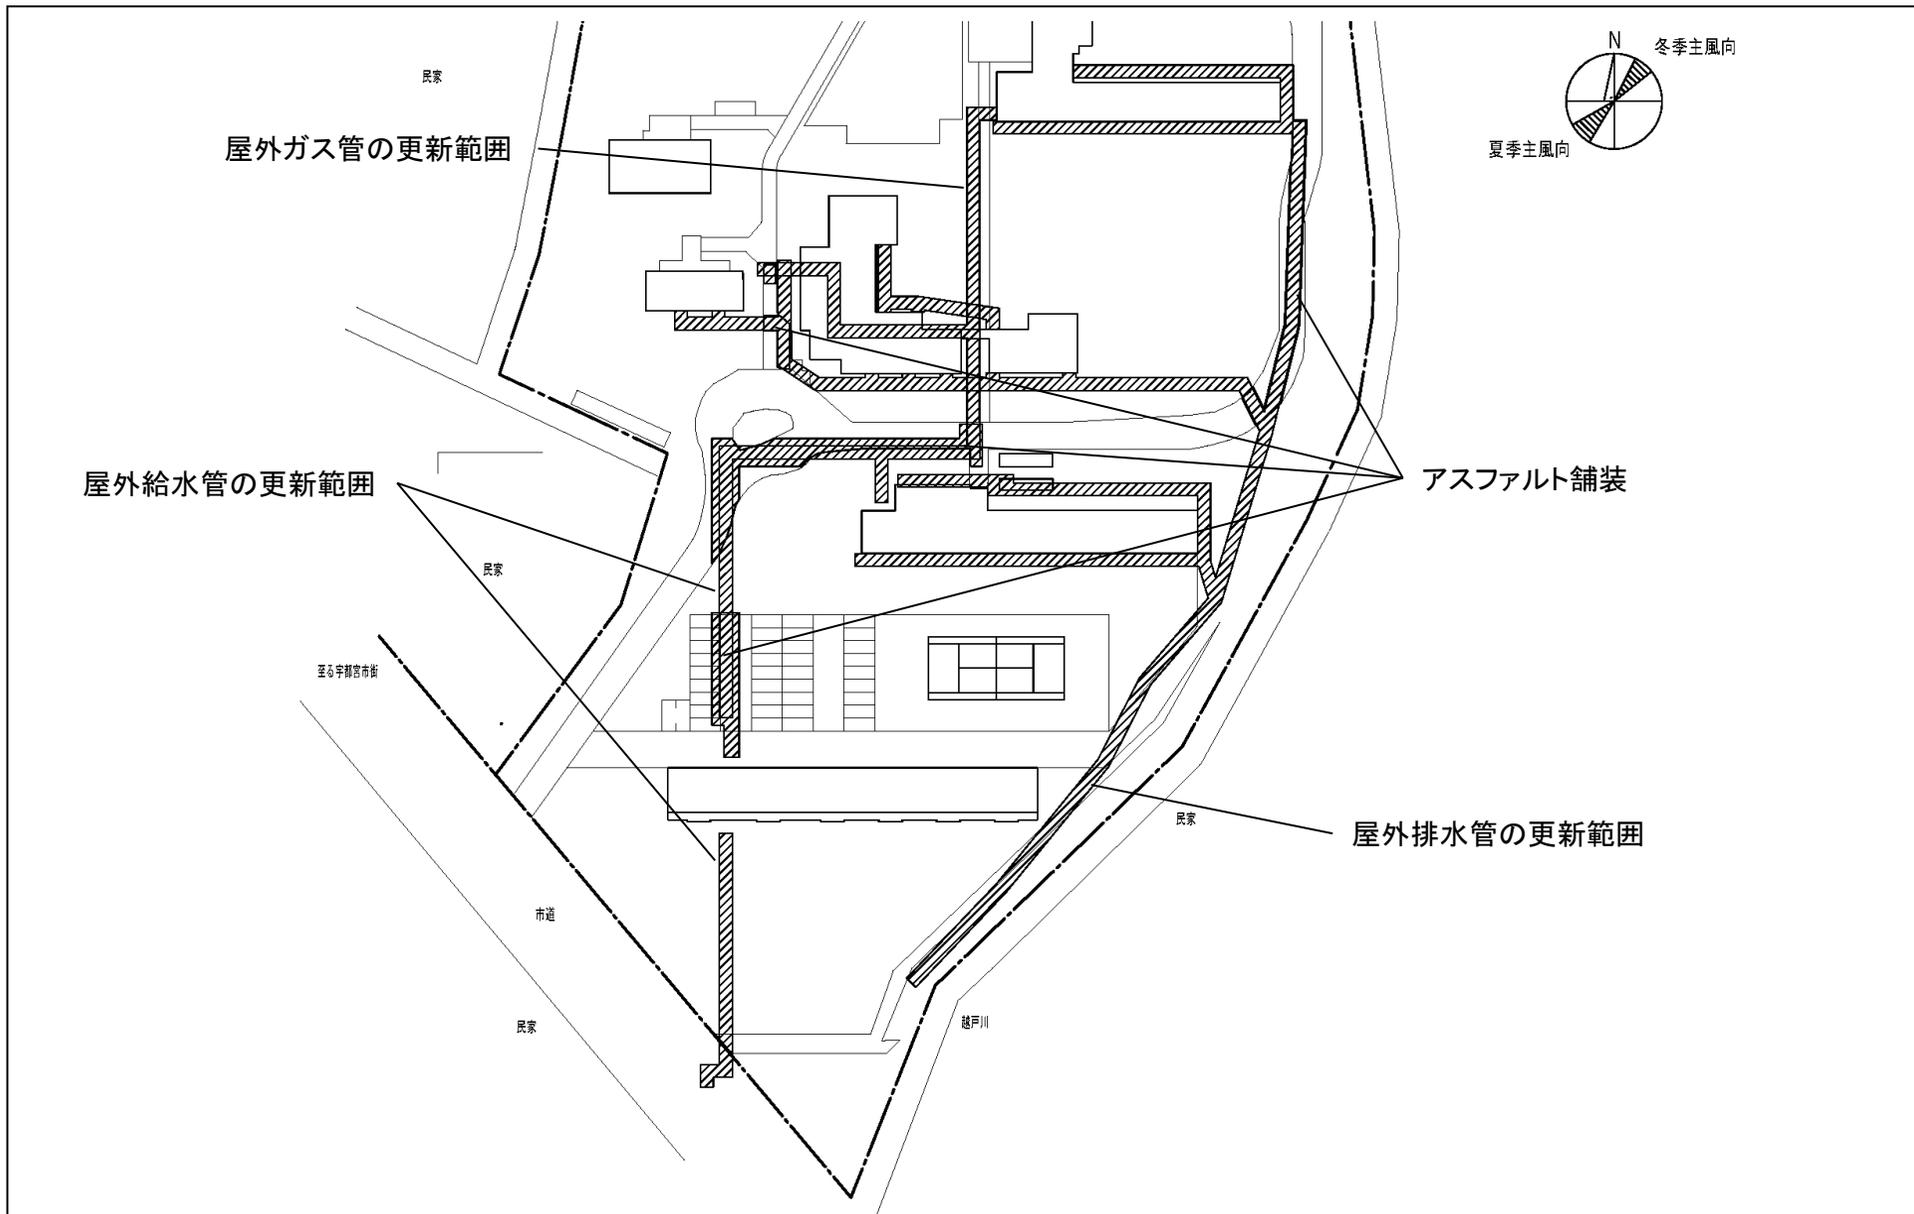


団地名	006 石井町	事業名	宇都宮大学(石井町)ライフライン再生(給排水設備等)	配置図	1/1000
-----	---------	-----	----------------------------	-----	--------

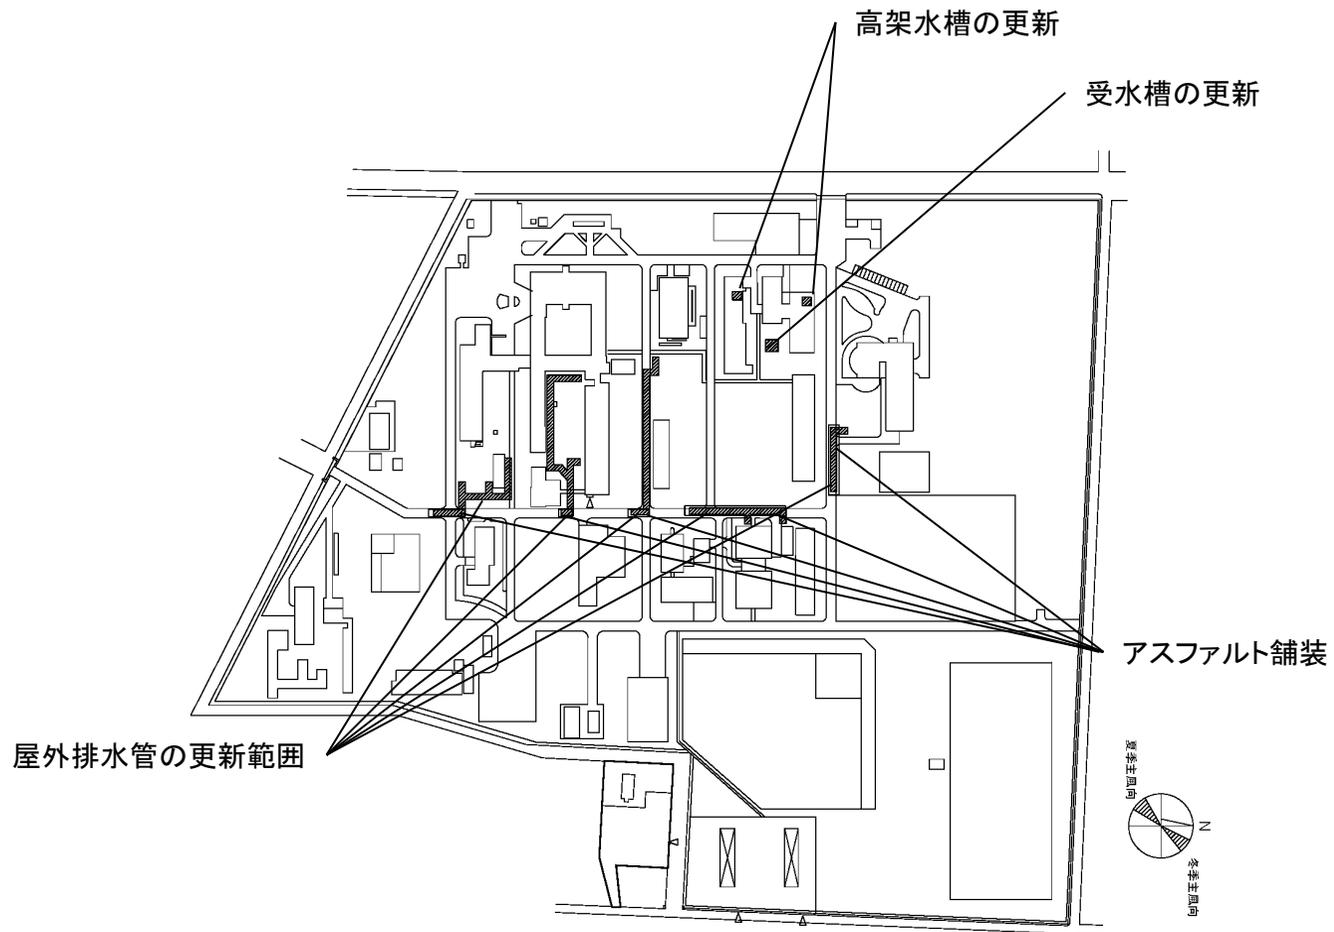

団地名	002 陽東	事業名	宇都宮大学(陽東)ライフライン再生(給排水設備)	配置図	1/3000
-----	--------	-----	--------------------------	-----	--------

 冬季主風向



夏季主風向

大型機械格納庫

アスファルト舗装

正門

駐車場

倉庫

油庫

教室・標本室

屋外排水管の更新範囲

管理棟

愛山寮

屋外ガス管の更新範囲

器具庫

作業所

倉庫

屋外給水管の更新範囲

竹林

アスファルト舗装

団地名


009 船生

事業名


宇都宮大学(船生)ライフライン再生(給排水設備等)

配置図


1/1000

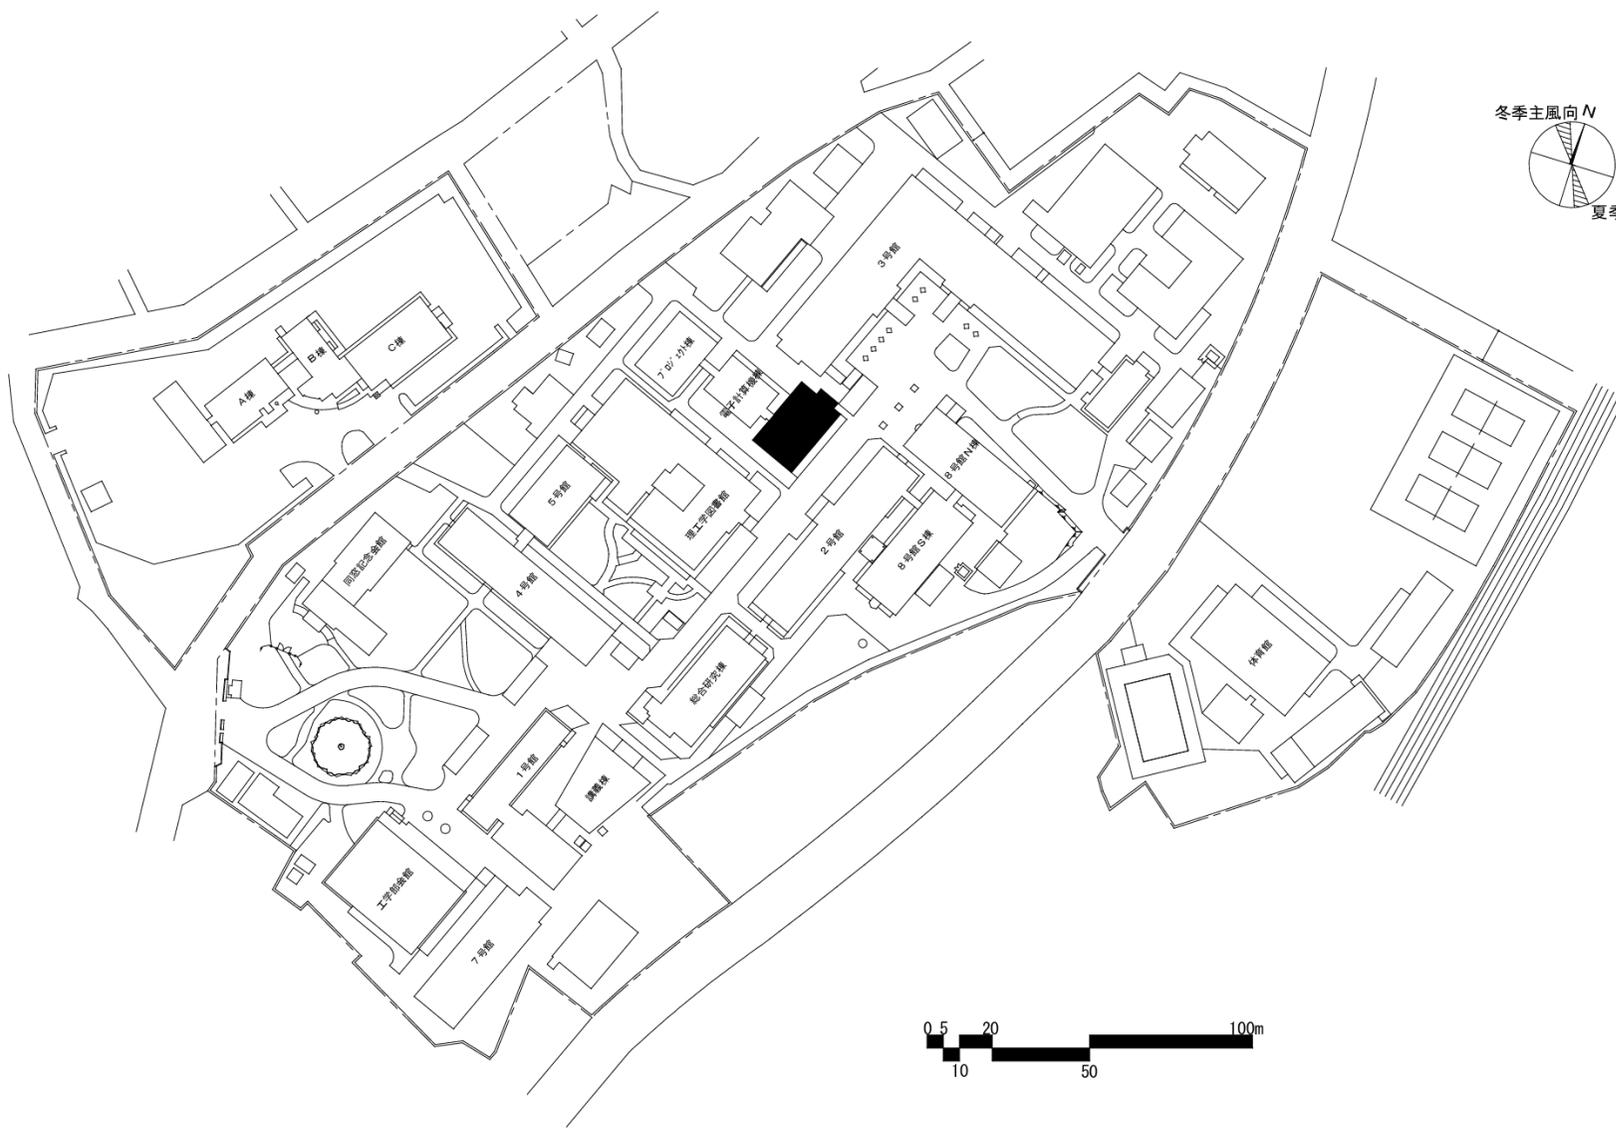


団地名	001 桐生	事業名	群馬大学(桐生)総合研究棟改修(共創系)	配置図	1/2100
-----	--------	-----	----------------------	-----	--------

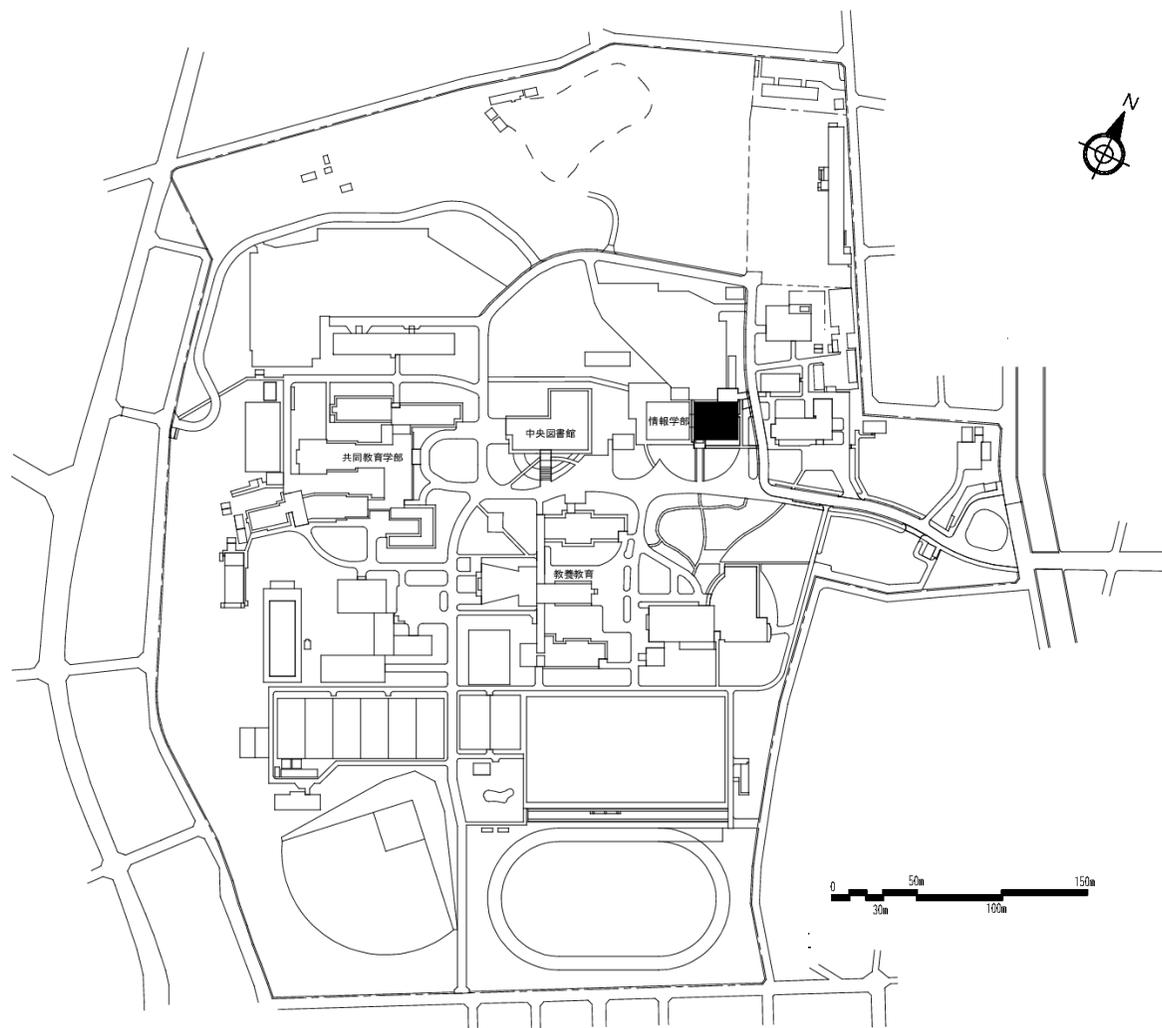


団地名	004 荒牧	事業名	群馬大学(荒牧)ライフライン再生(空調設備)	配置図	1/4000
-----	--------	-----	------------------------	-----	--------

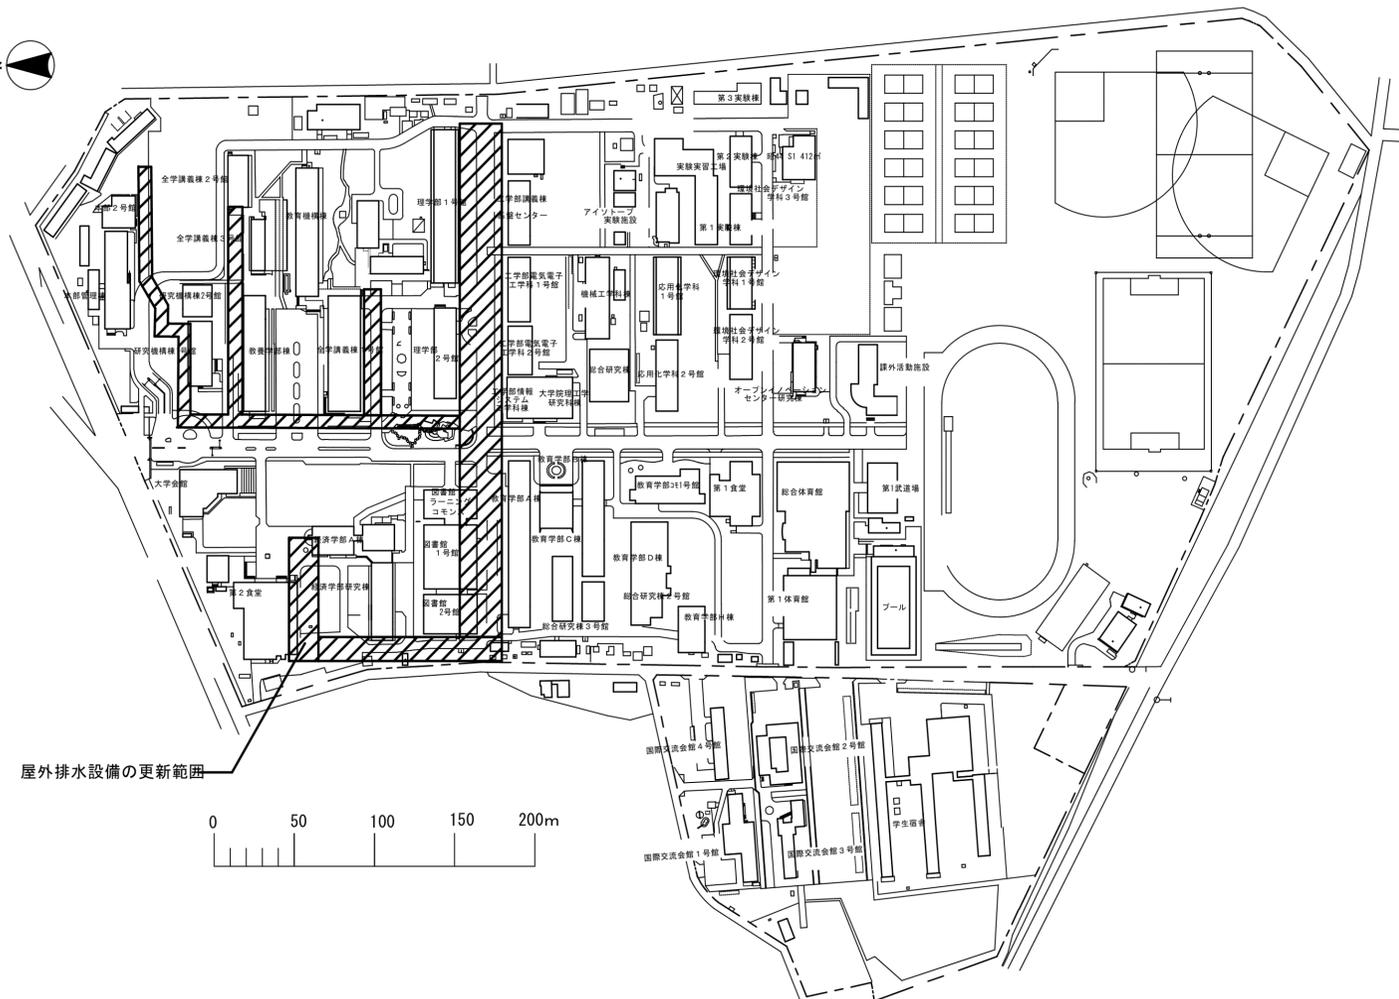


屋外排水設備の更新範囲

 


団地名	001 大久保1	事業名	埼玉大学(大久保)ライフライン再生 I (排水設備)	配置図	1/4000
-----	----------	-----	----------------------------	-----	--------


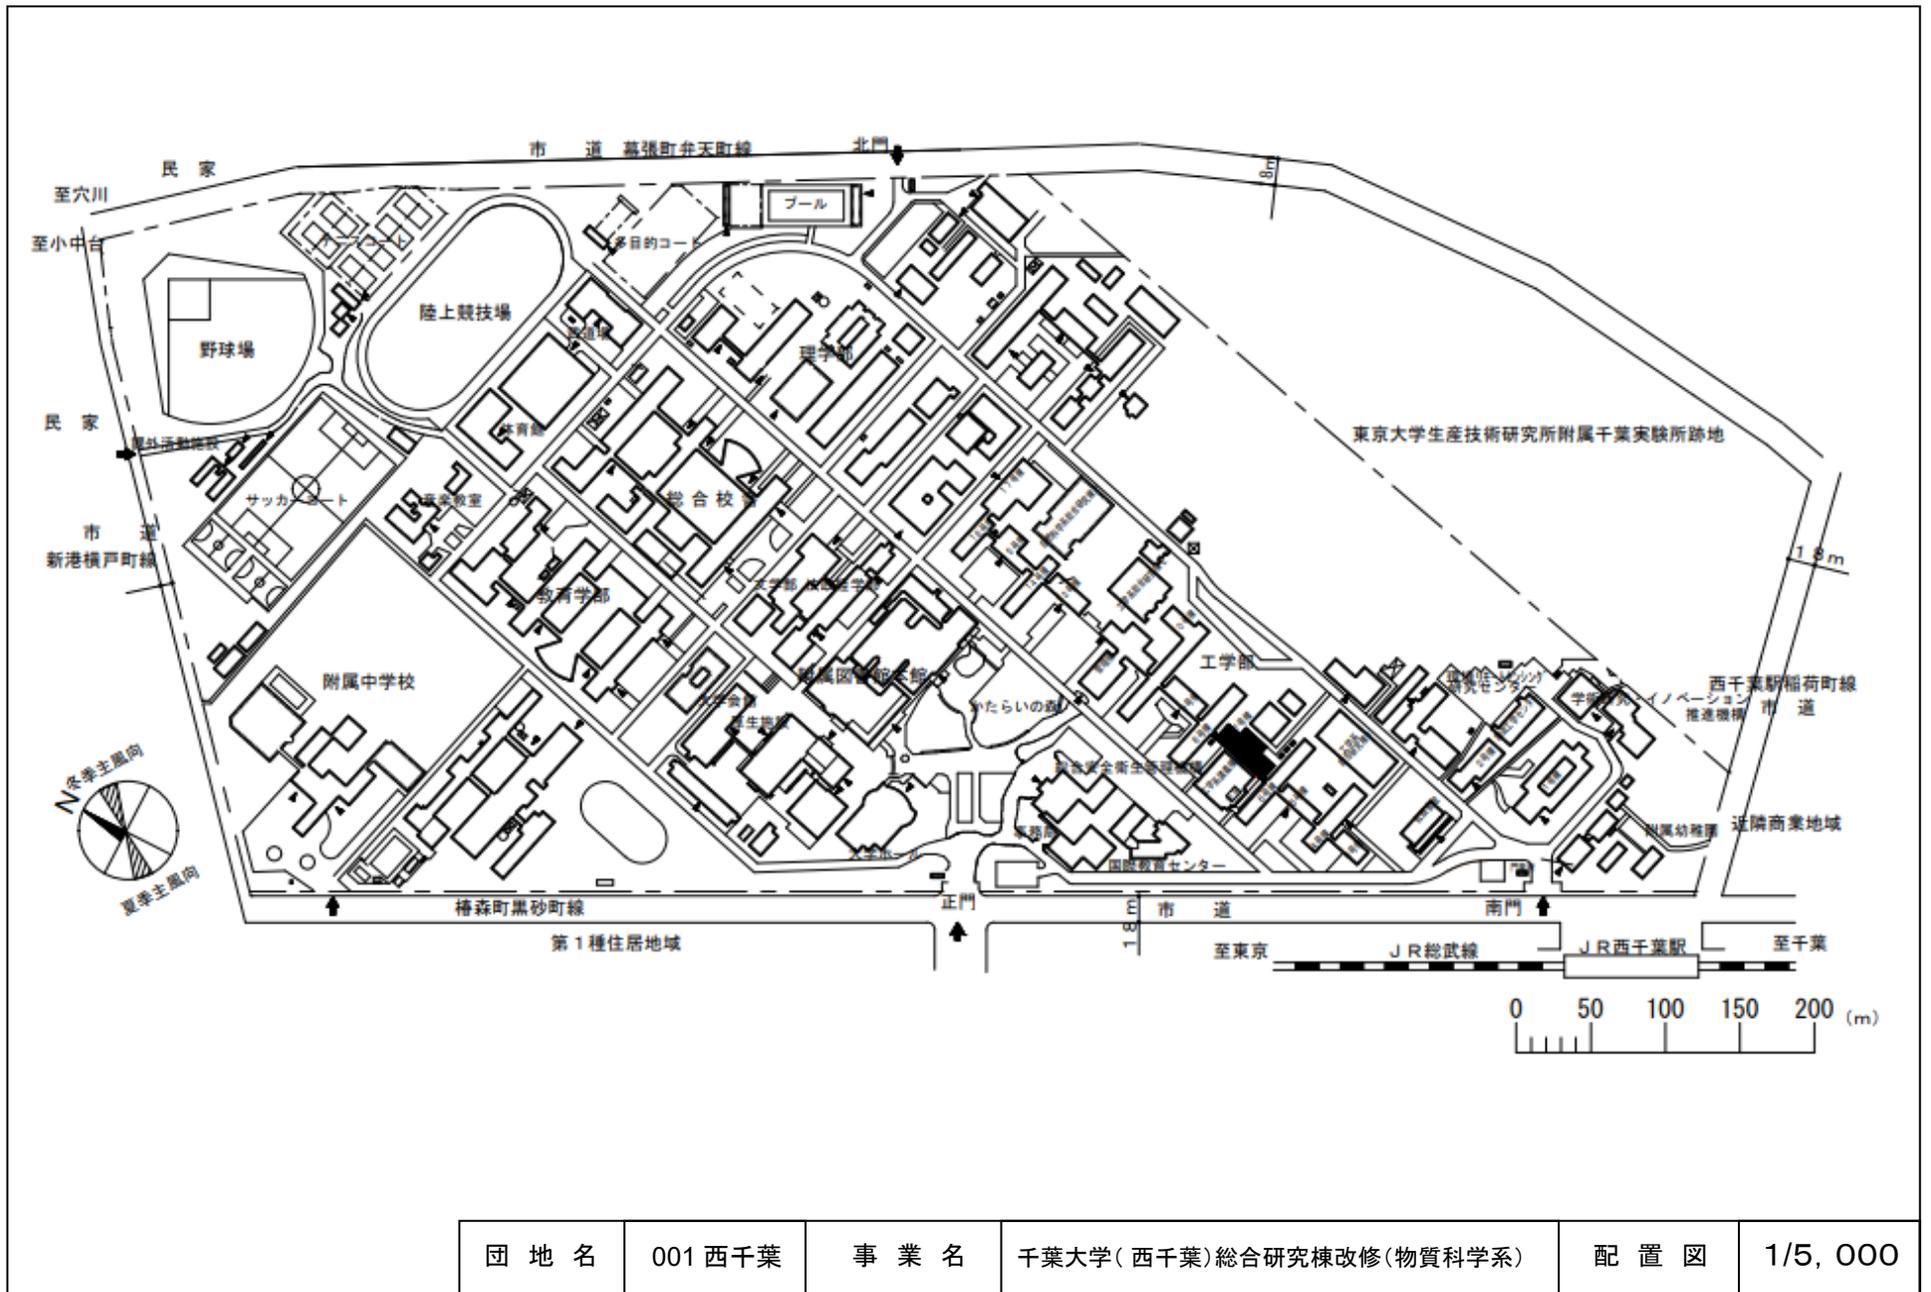


団地名	001 西千葉	事業名	千葉大学(西千葉)総合研究棟改修(物質科学系)	配置図	1/5,000
-----	---------	-----	-------------------------	-----	---------

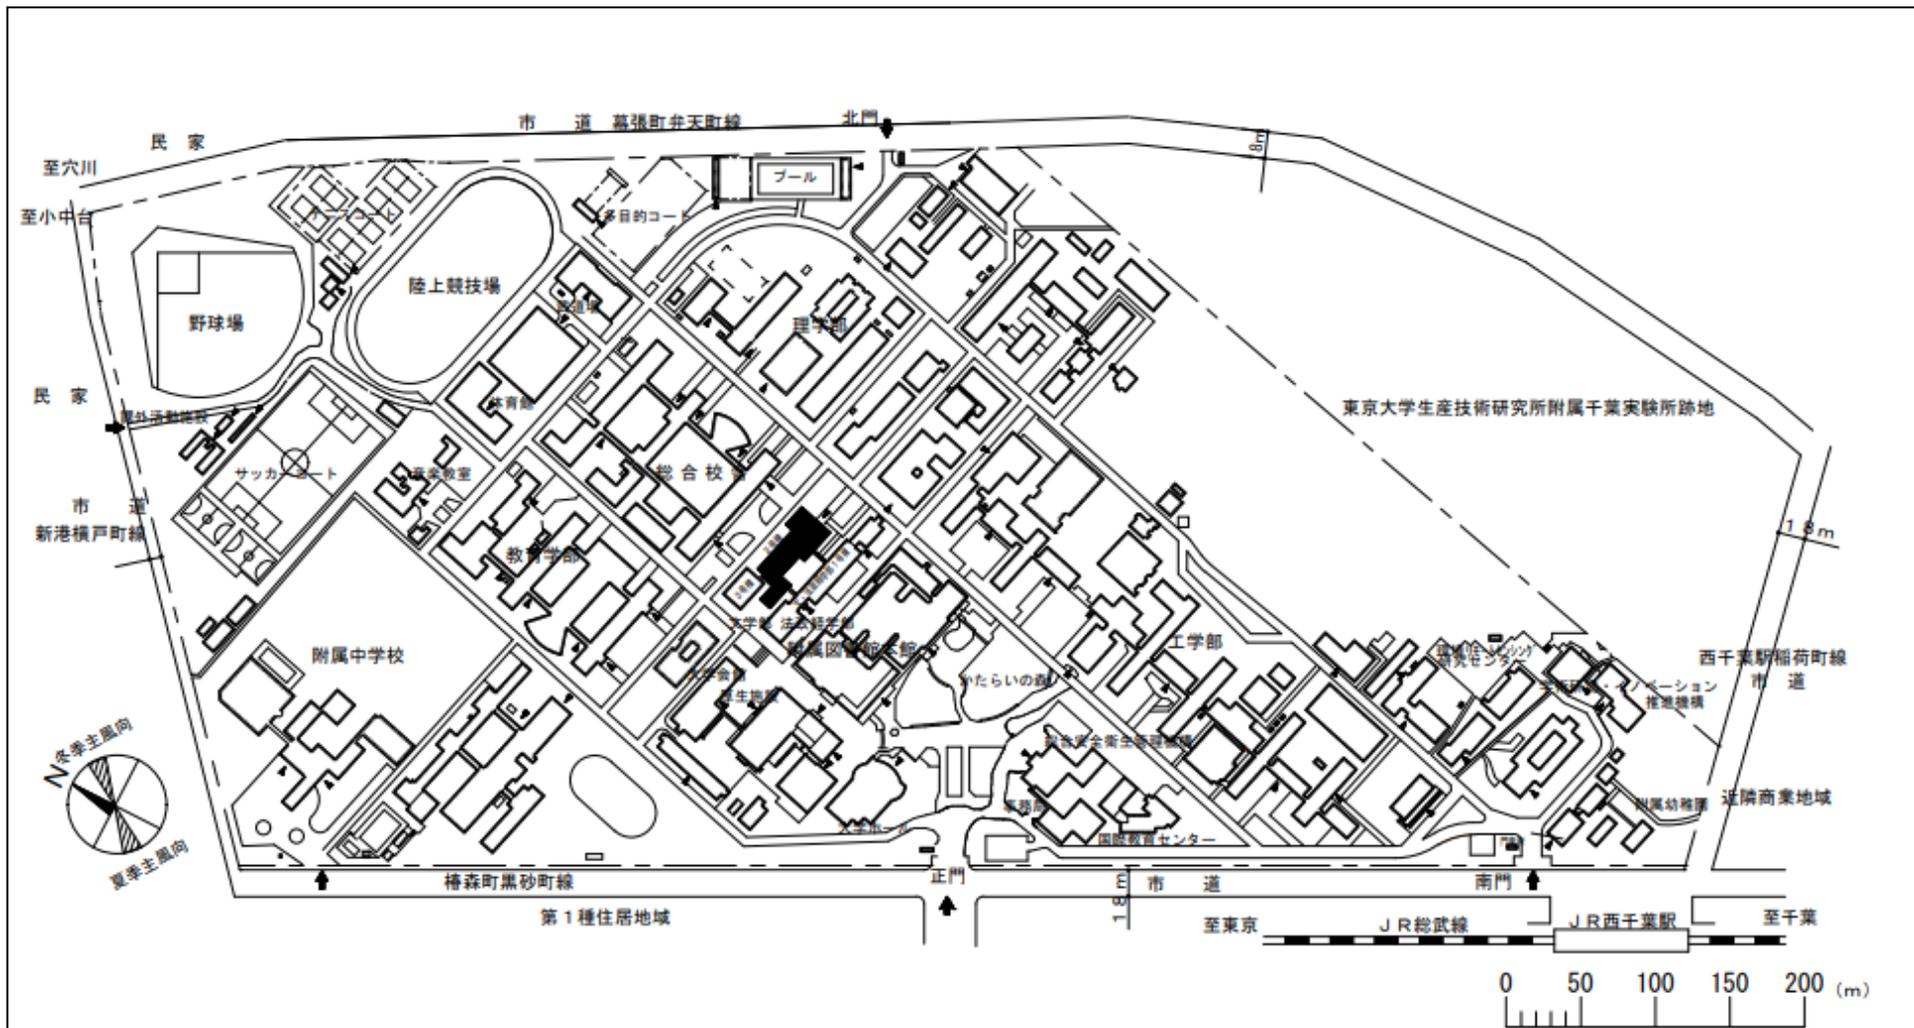


団地名	001 西千葉	事業名	千葉大学(西千葉) 総合研究棟改修Ⅰ(文・法政経済学系)	配置図	1/5,000
-----	---------	-----	---------------------------------	-----	---------

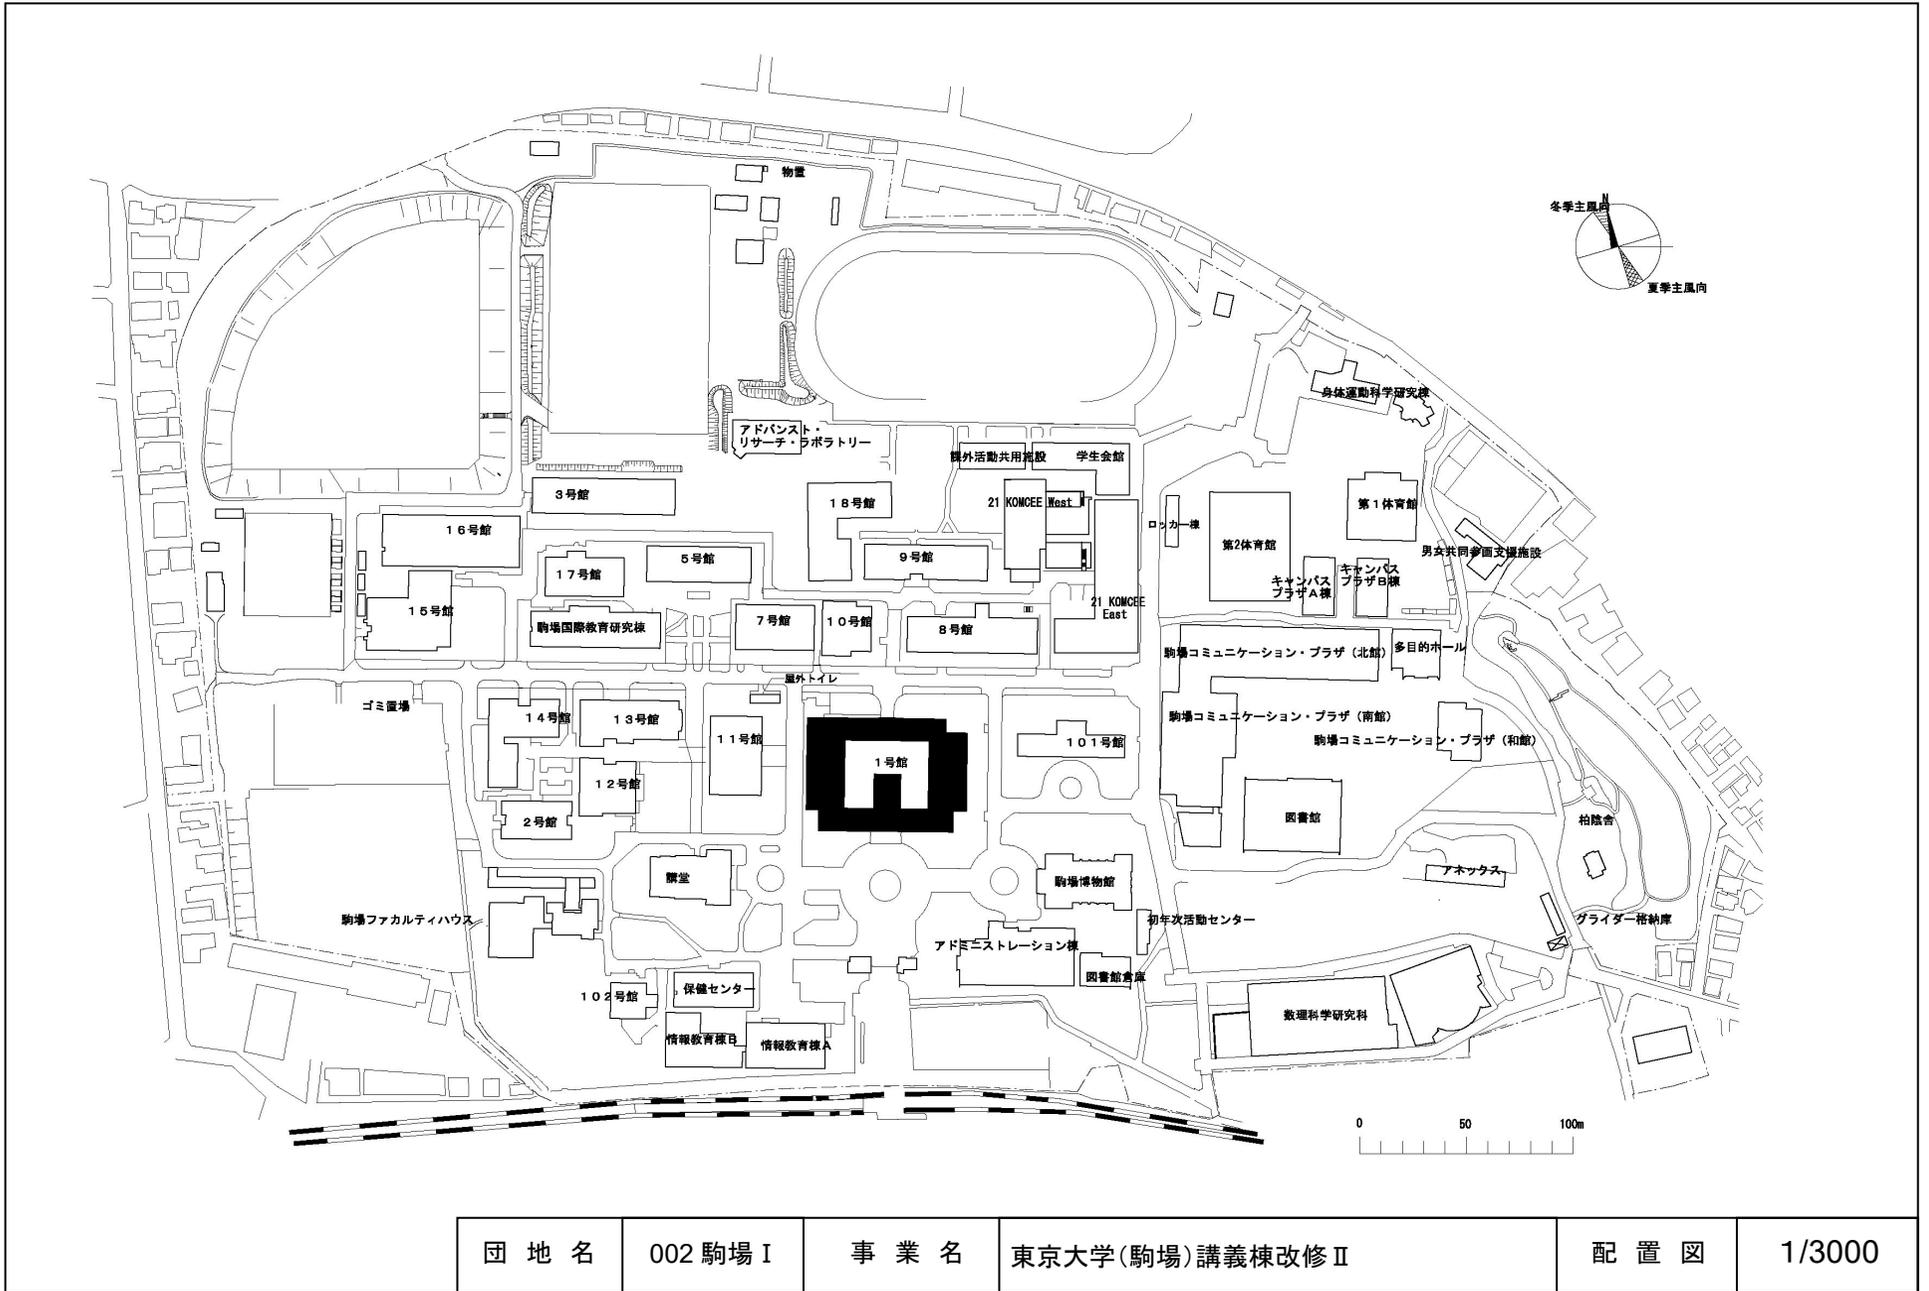


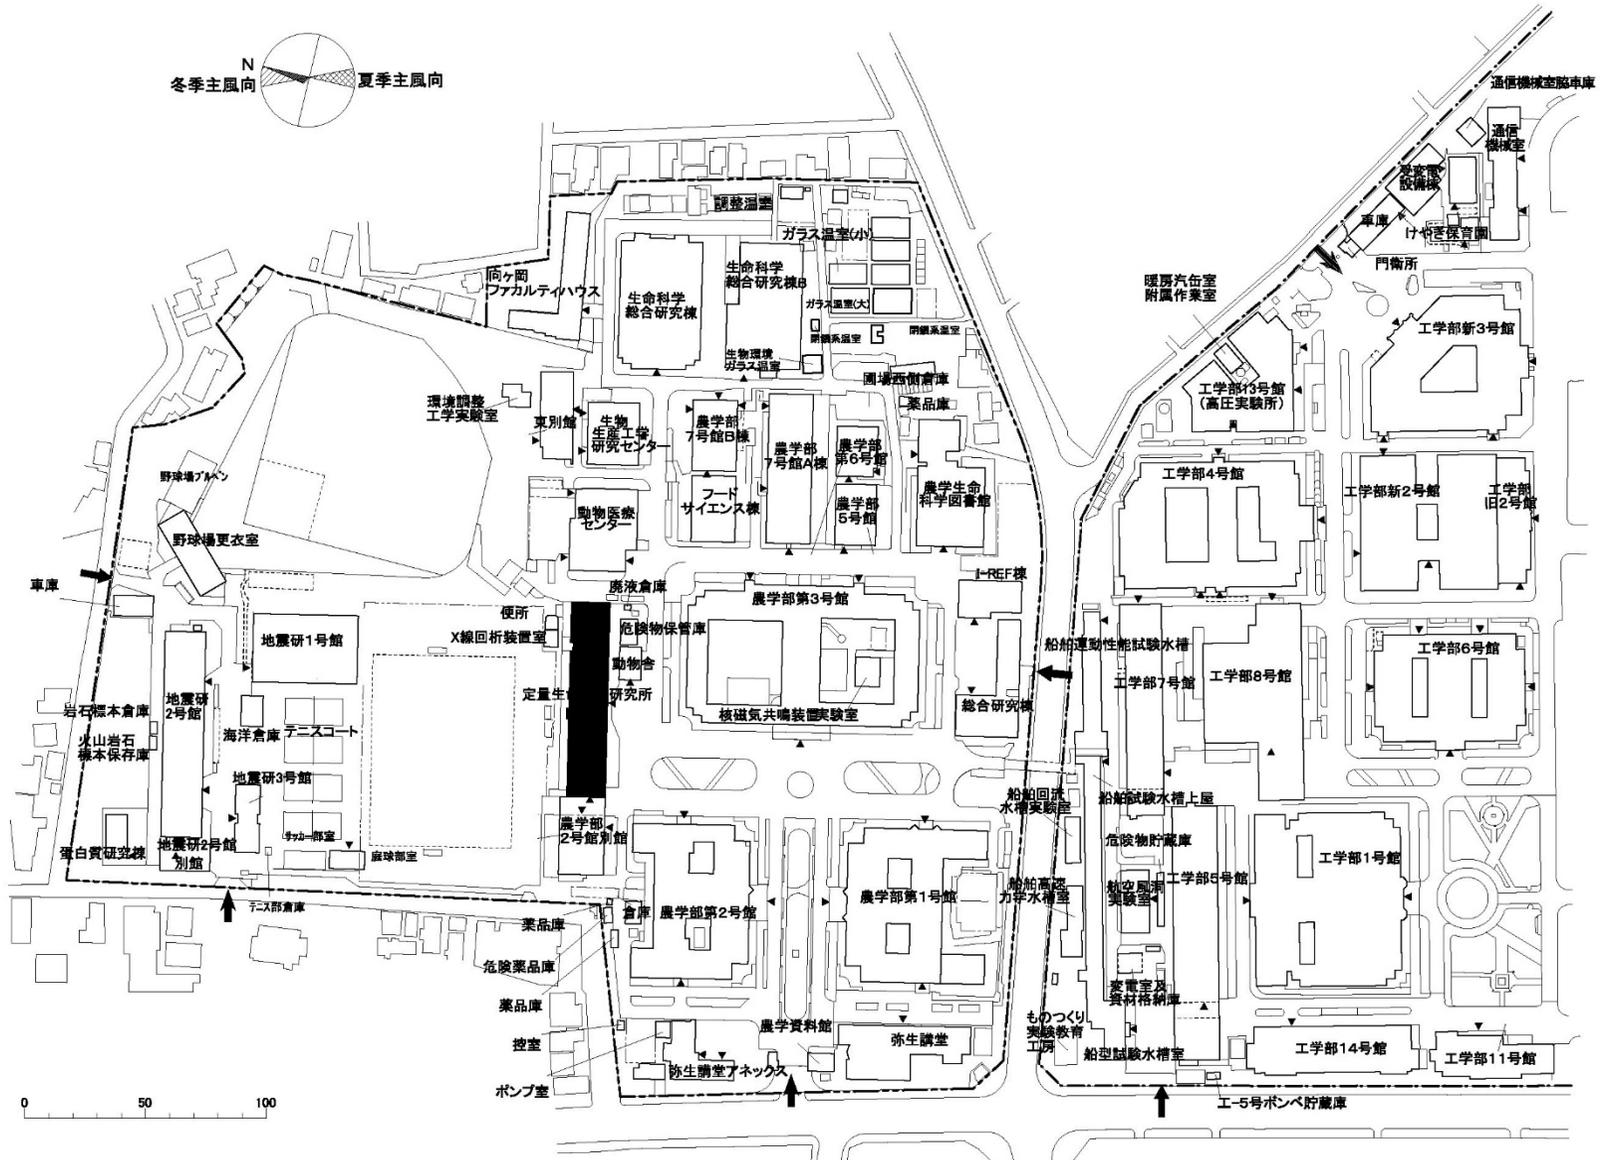 


団地名	001 本郷	事業名	東京大学(本郷)定量生命科学研究所改修Ⅱ	配置図	1/1500
-----	--------	-----	----------------------	-----	--------

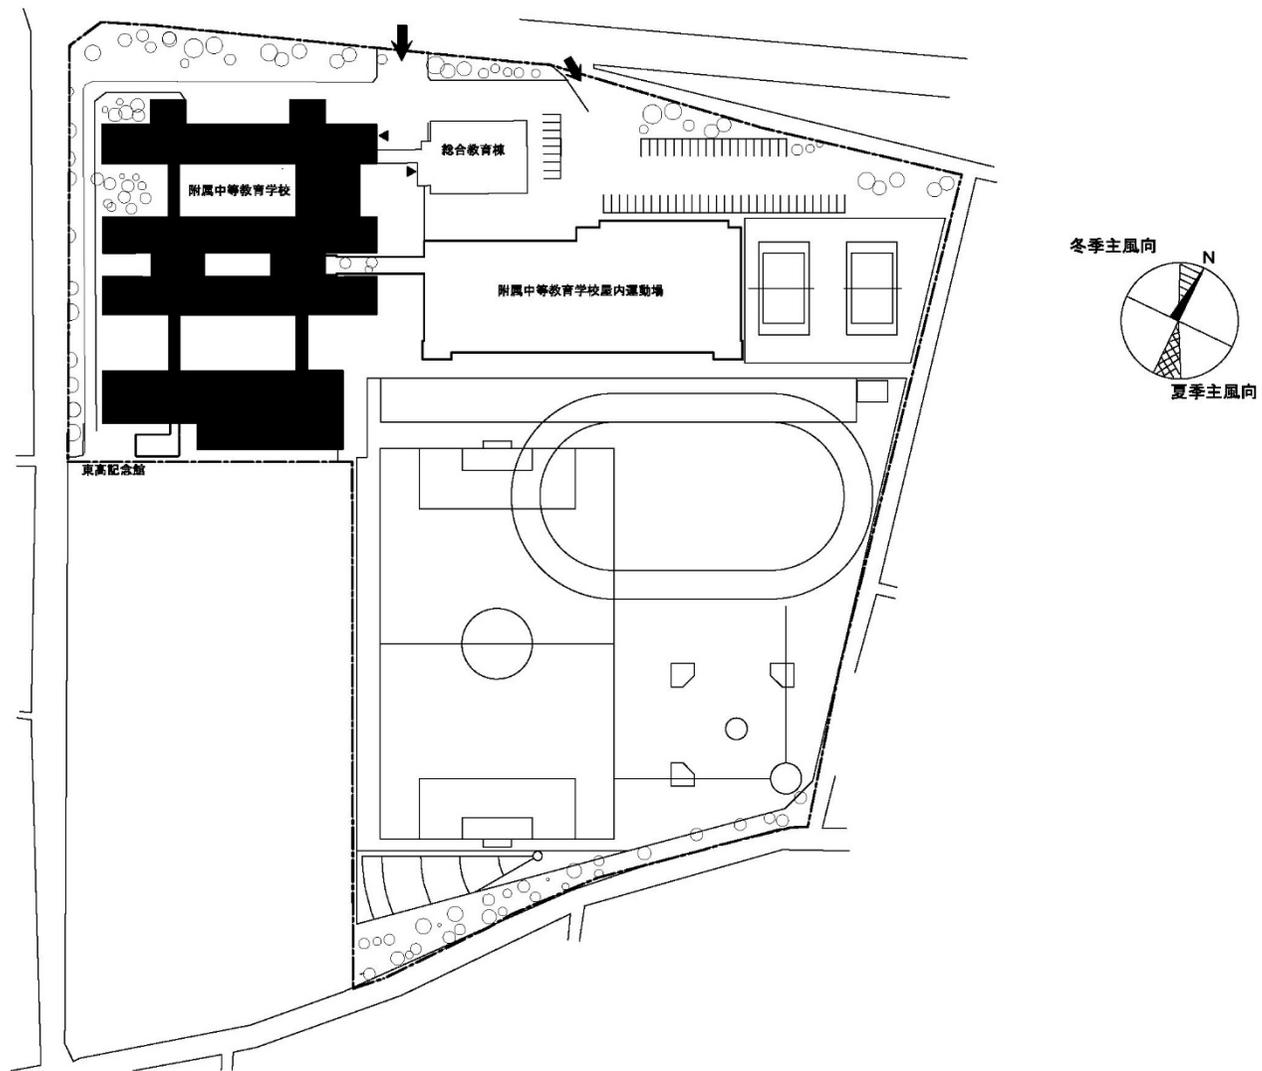


団地名	098 中野	事業名	東京大学(中野(附中))校舎改修 I	配置図	1/1500
-----	--------	-----	--------------------	-----	--------

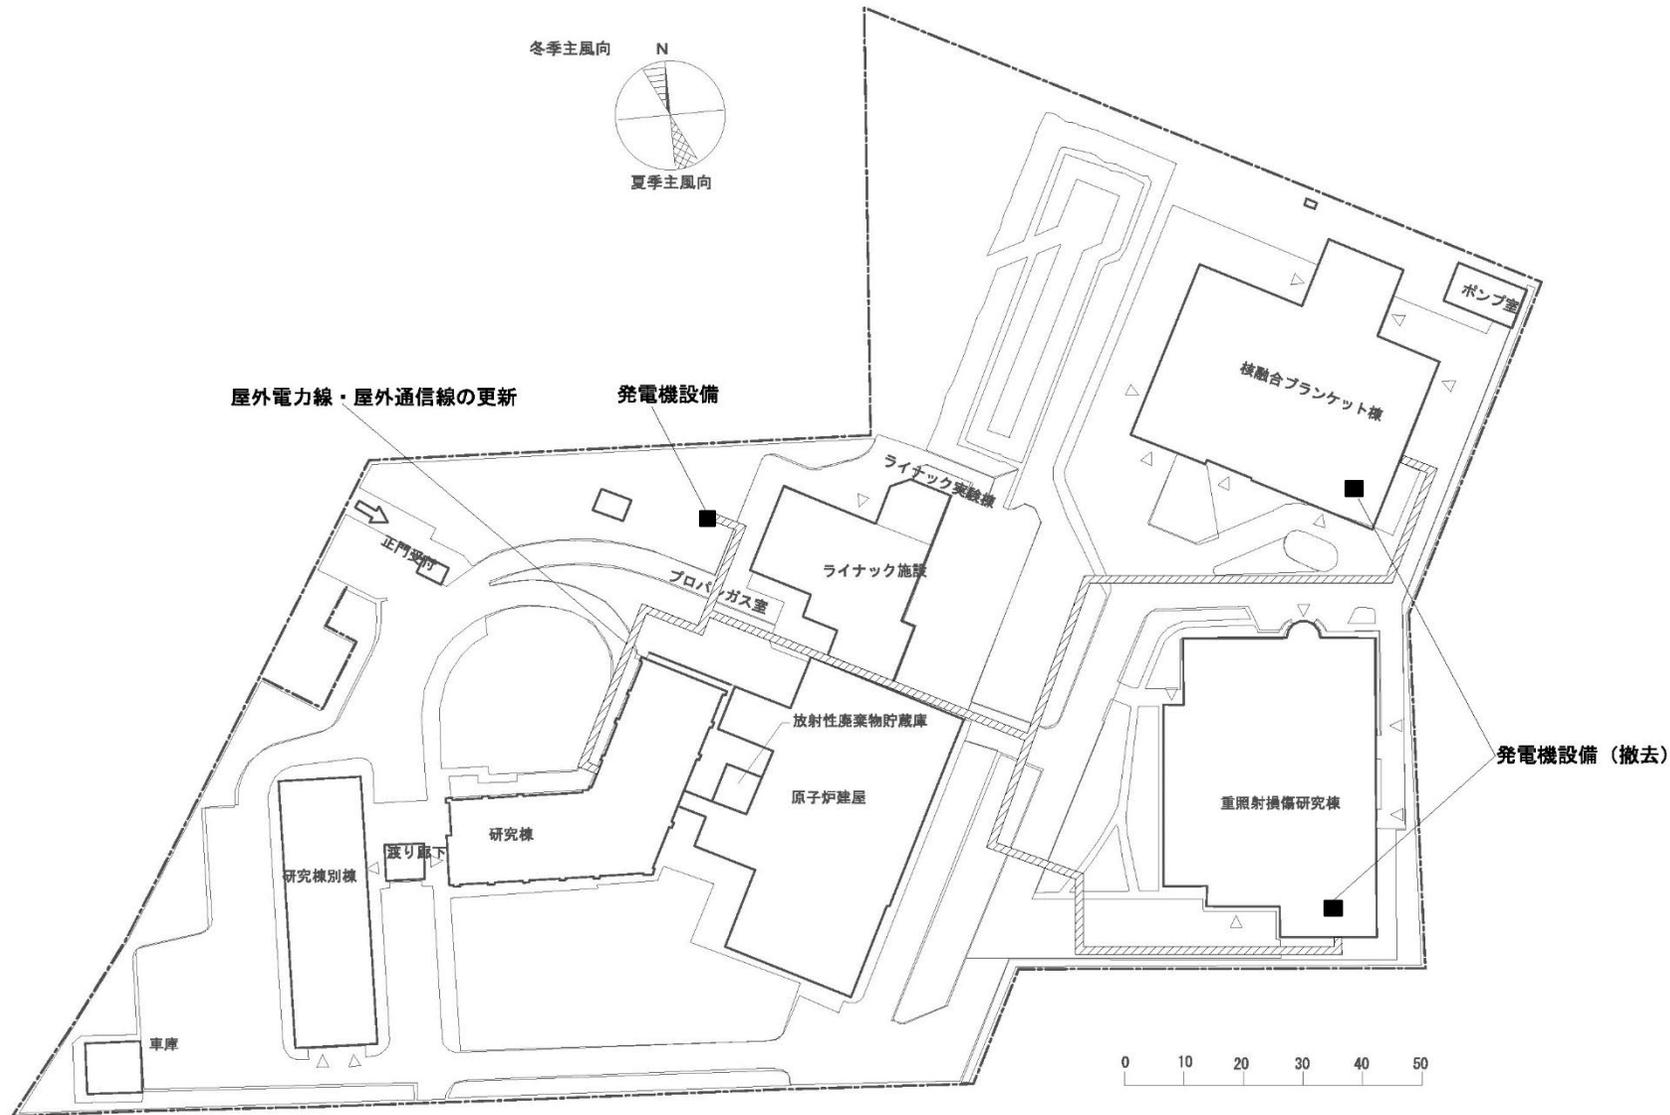


団地名	006 茨城県東海	事業名	東京大学(東海)ライフライン再生(電気設備)	配置図	1/1000
-----	-----------	-----	------------------------	-----	--------

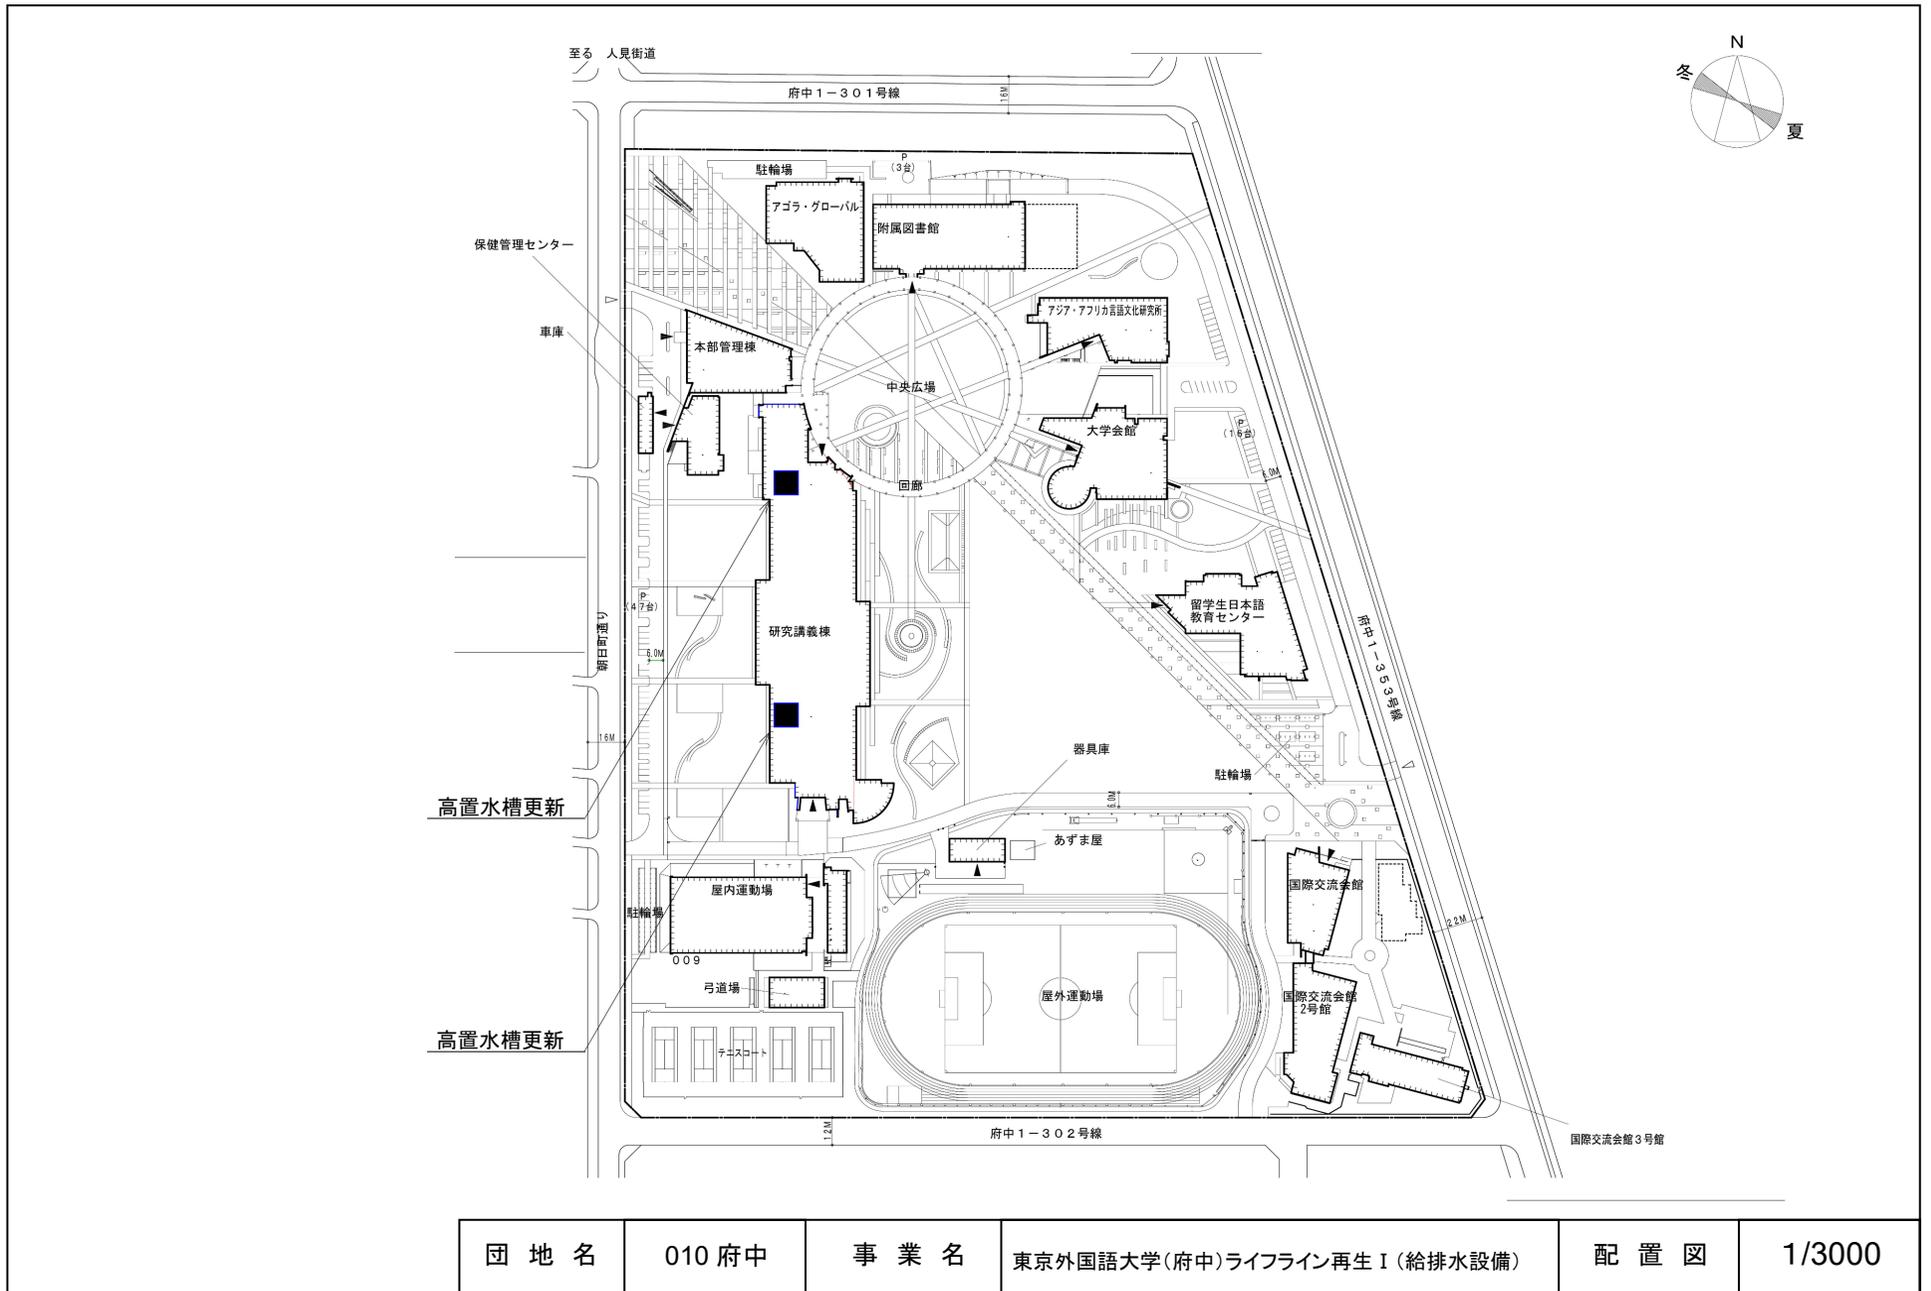


団地名	010 府中	事業名	東京外国語大学(府中)ライフライン再生 I (給排水設備)	配置図	1/3000
-----	--------	-----	-------------------------------	-----	--------

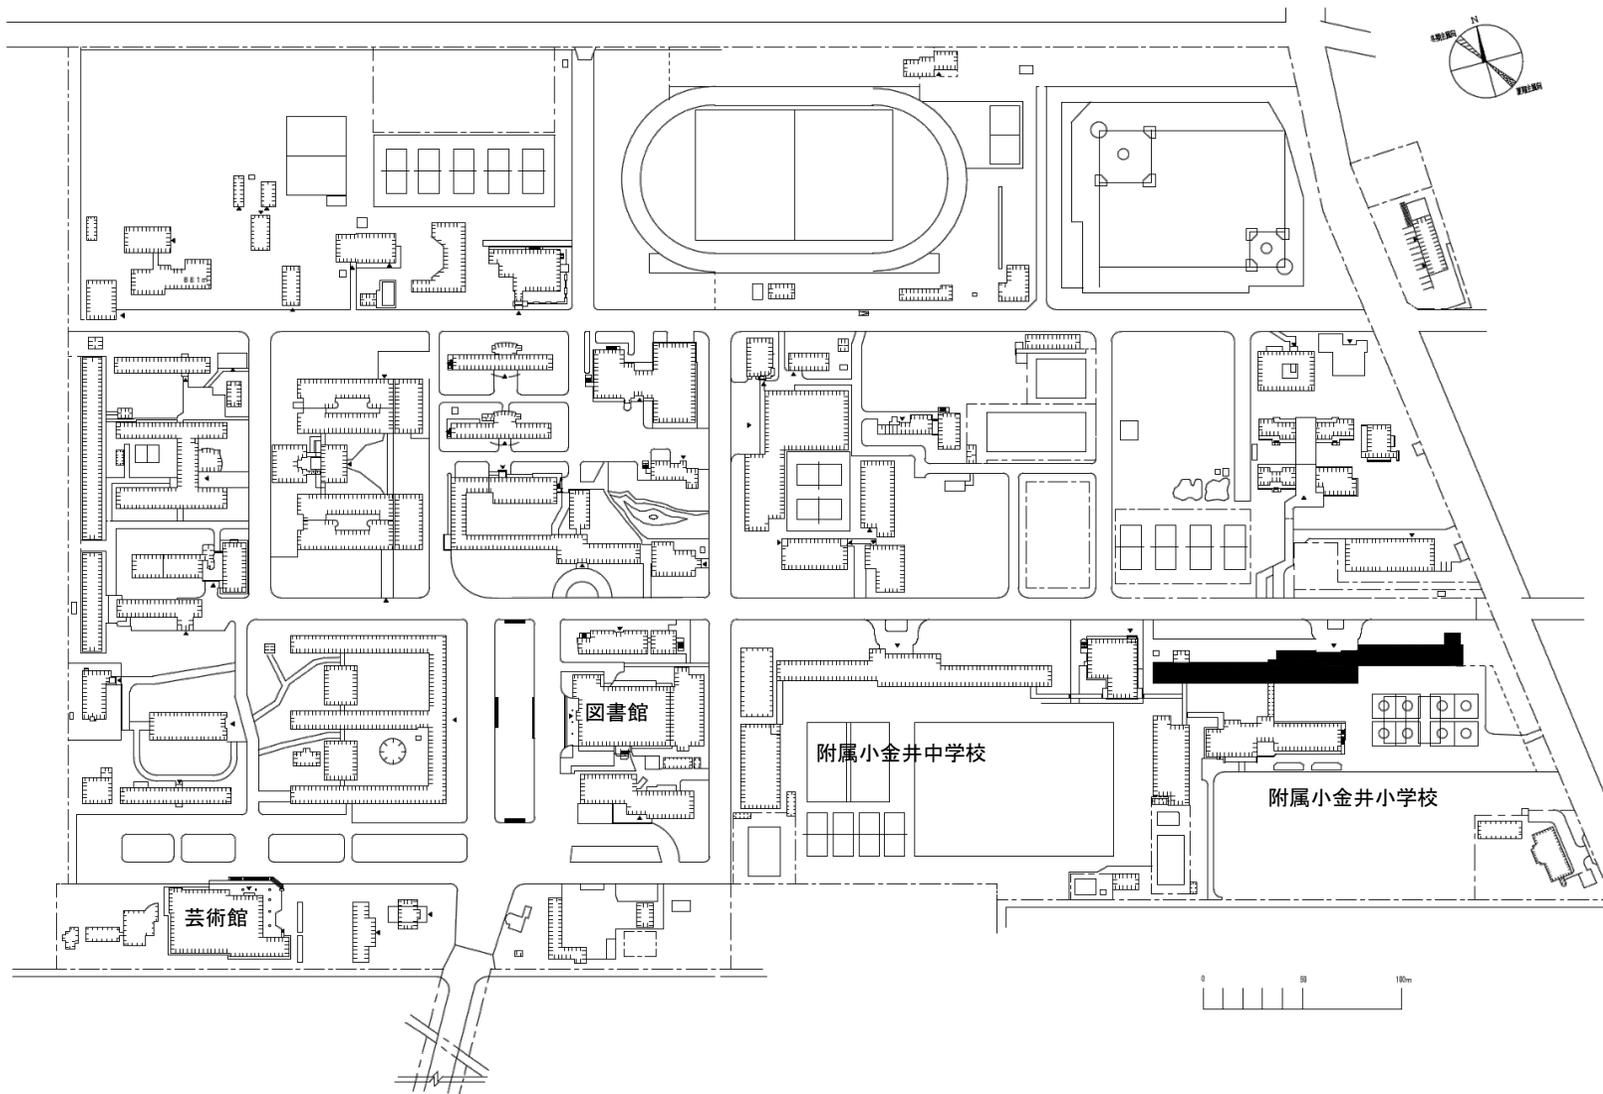

団地名	001 小金井	事業名	東京学芸大学(小金井(附小))校舎改修Ⅲ	配置図	1/3000
-----	---------	-----	----------------------	-----	--------

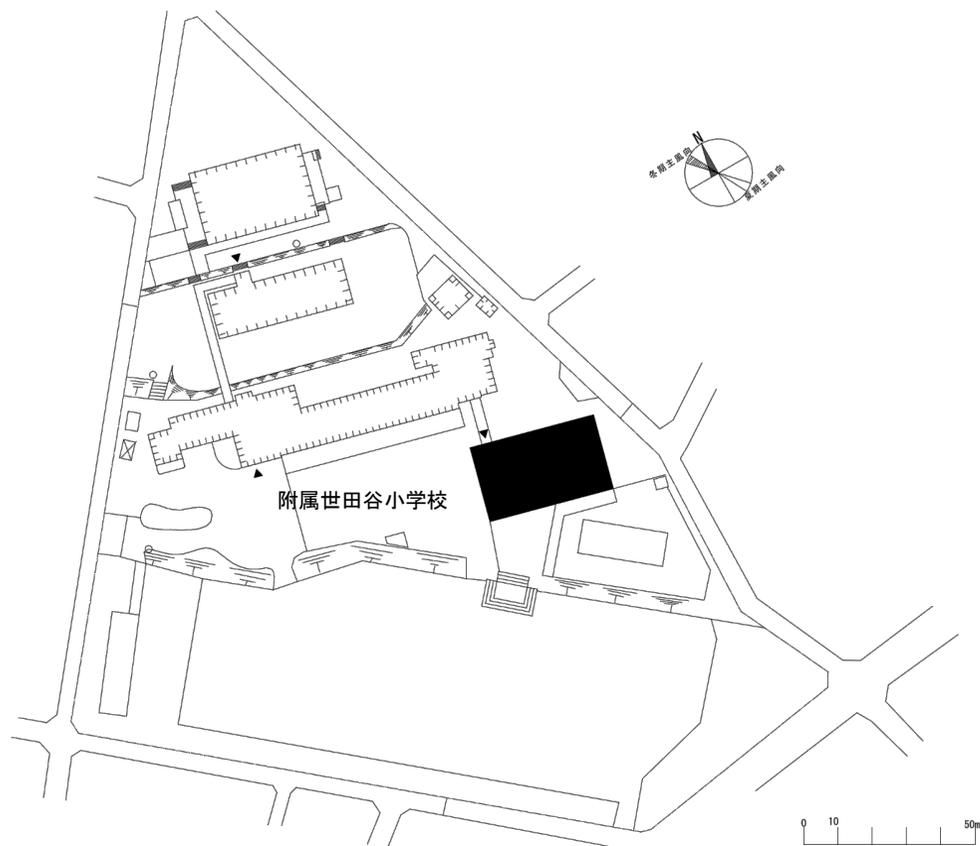


団地名	004 深沢小	事業名	東京学芸大学(深沢(附小))屋内体育施設改修	配置図	1/1000
-----	---------	-----	------------------------	-----	--------

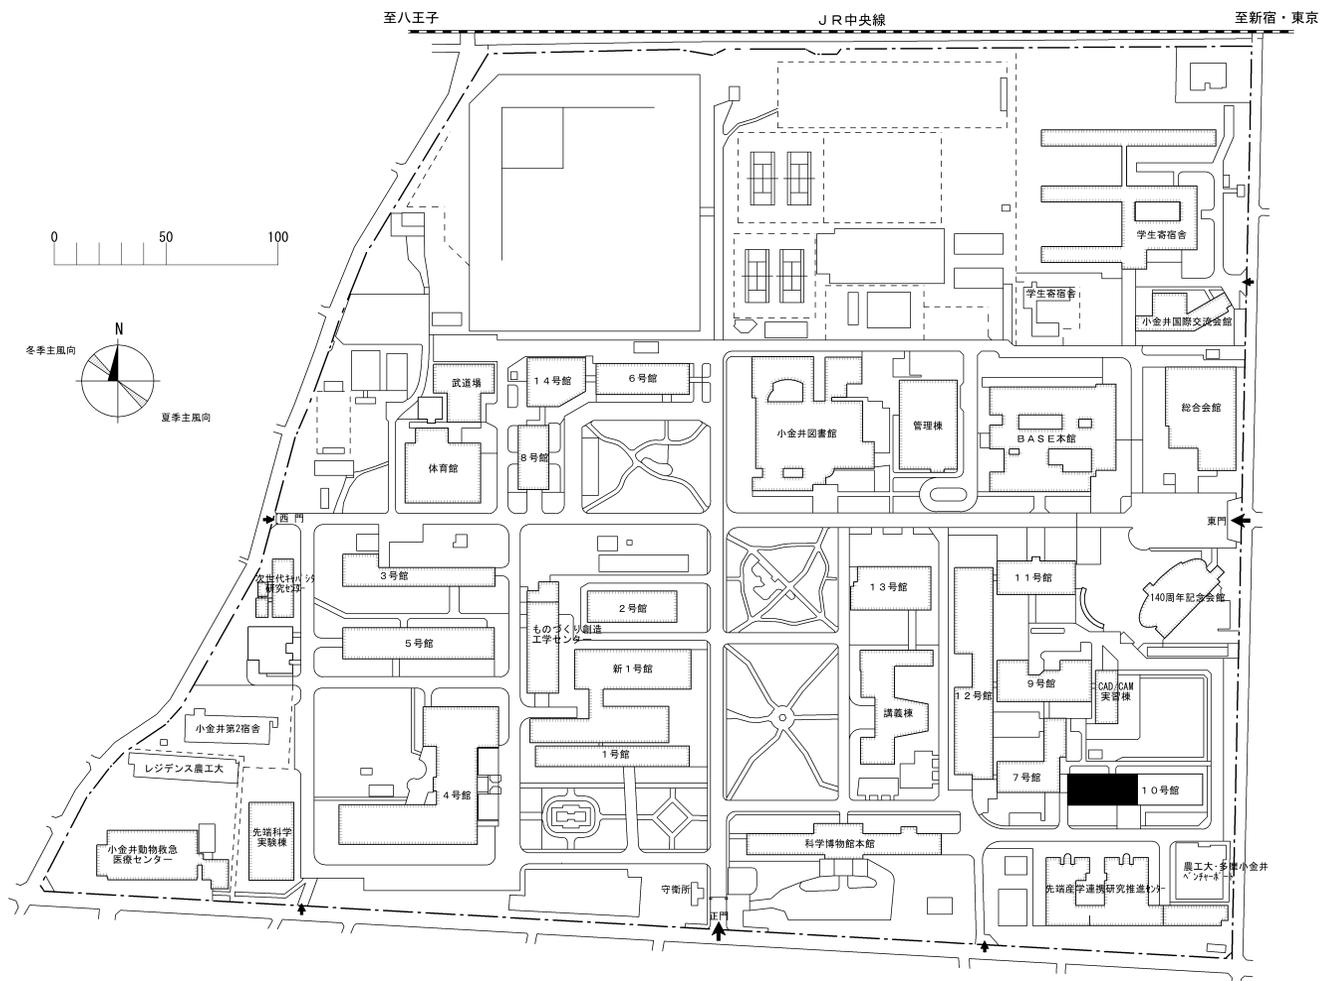



団地名	001 小金井	事業名	東京農工大学 (小金井)総合研究棟改修Ⅱ(工学系)	配置図	1/3000
-----	---------	-----	------------------------------	-----	--------

受変電設備更新

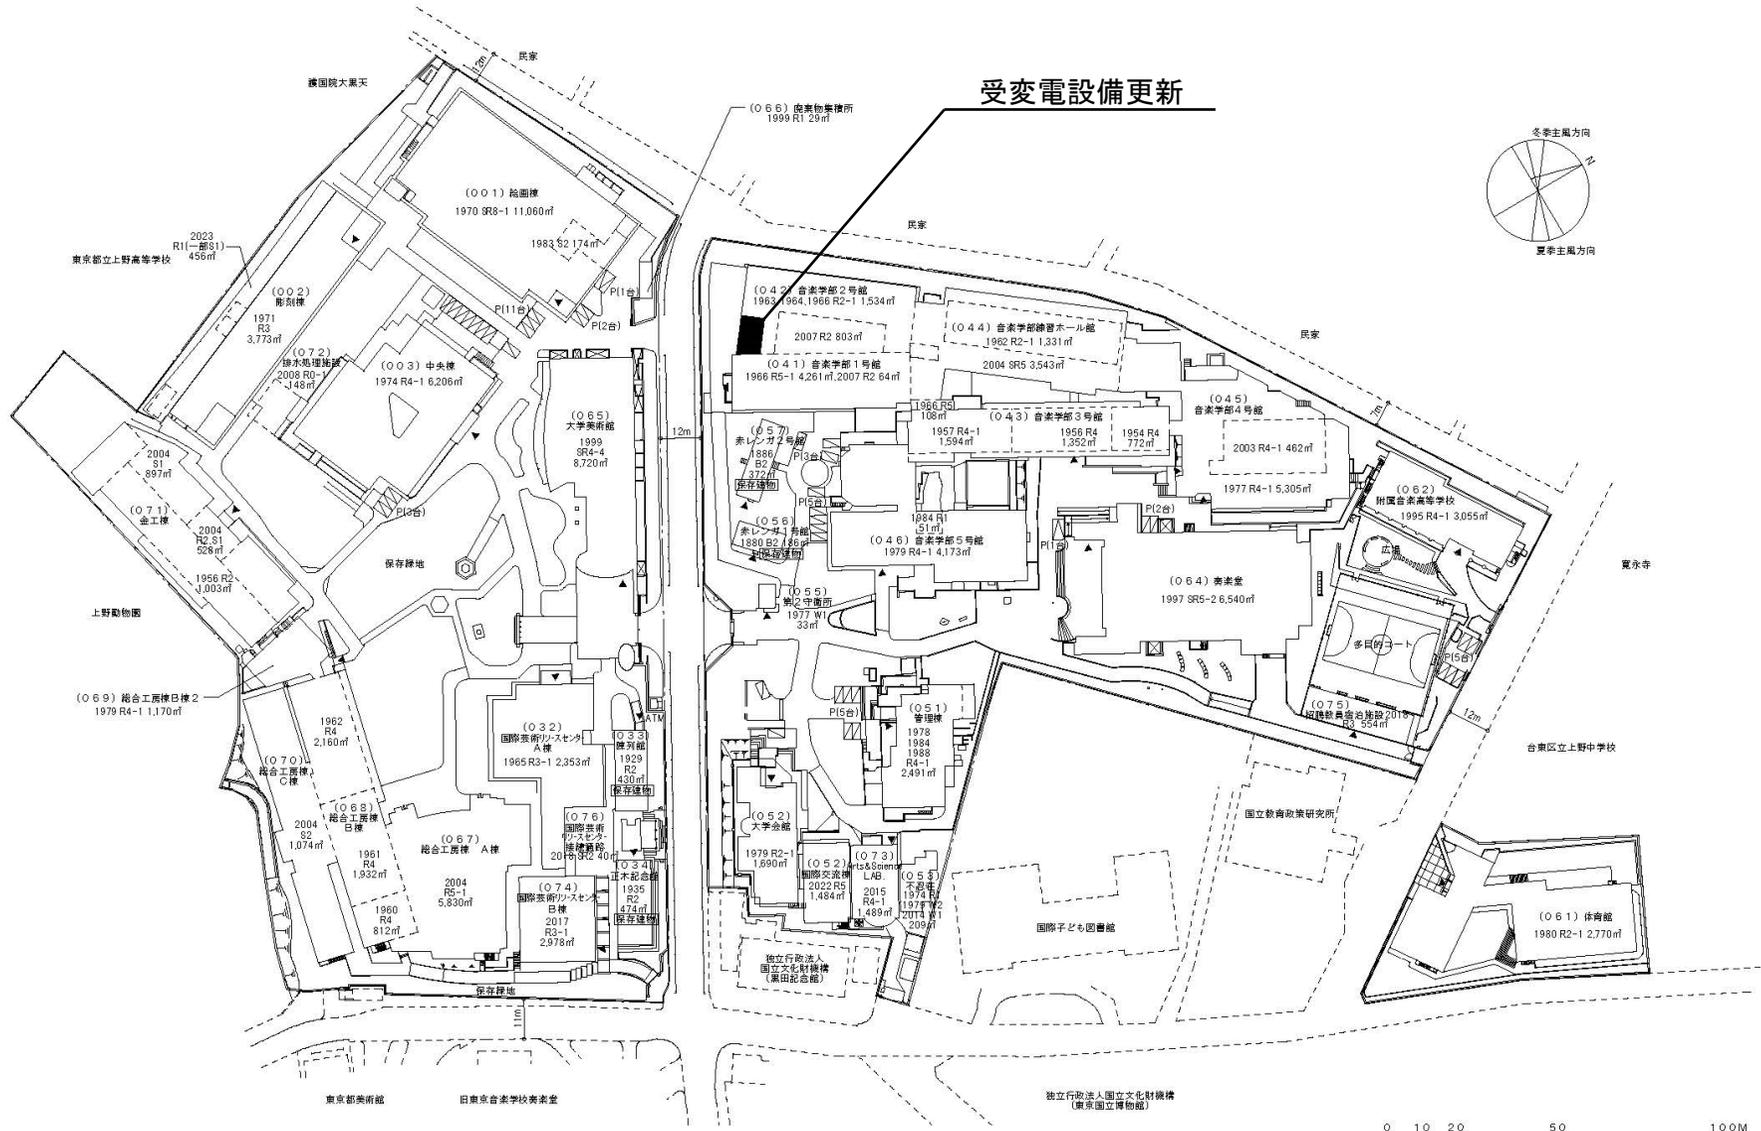


団地名	001上野	事業名	東京芸術大学(上野)ライフライン再生(電気設備)	配置図	1/3000
-----	-------	-----	--------------------------	-----	--------

 
防災監視盤 更新
非常用放送設備 更新

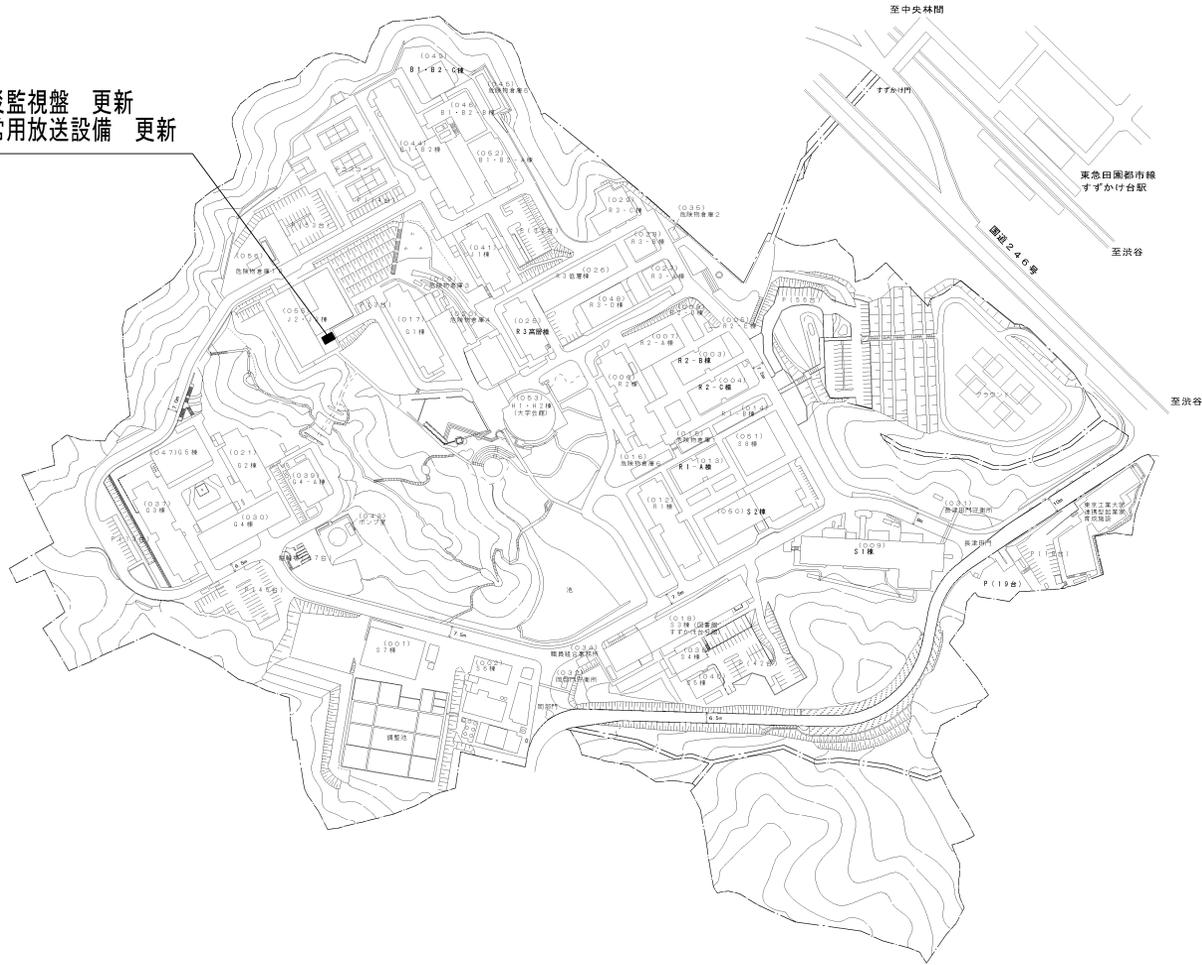


団地名	013 すすかけ台	事業名	東京工業大学(すすかけ台)ライフライン再生 (防災設備)	配置図	1/3500
-----	-----------	-----	---------------------------------	-----	--------

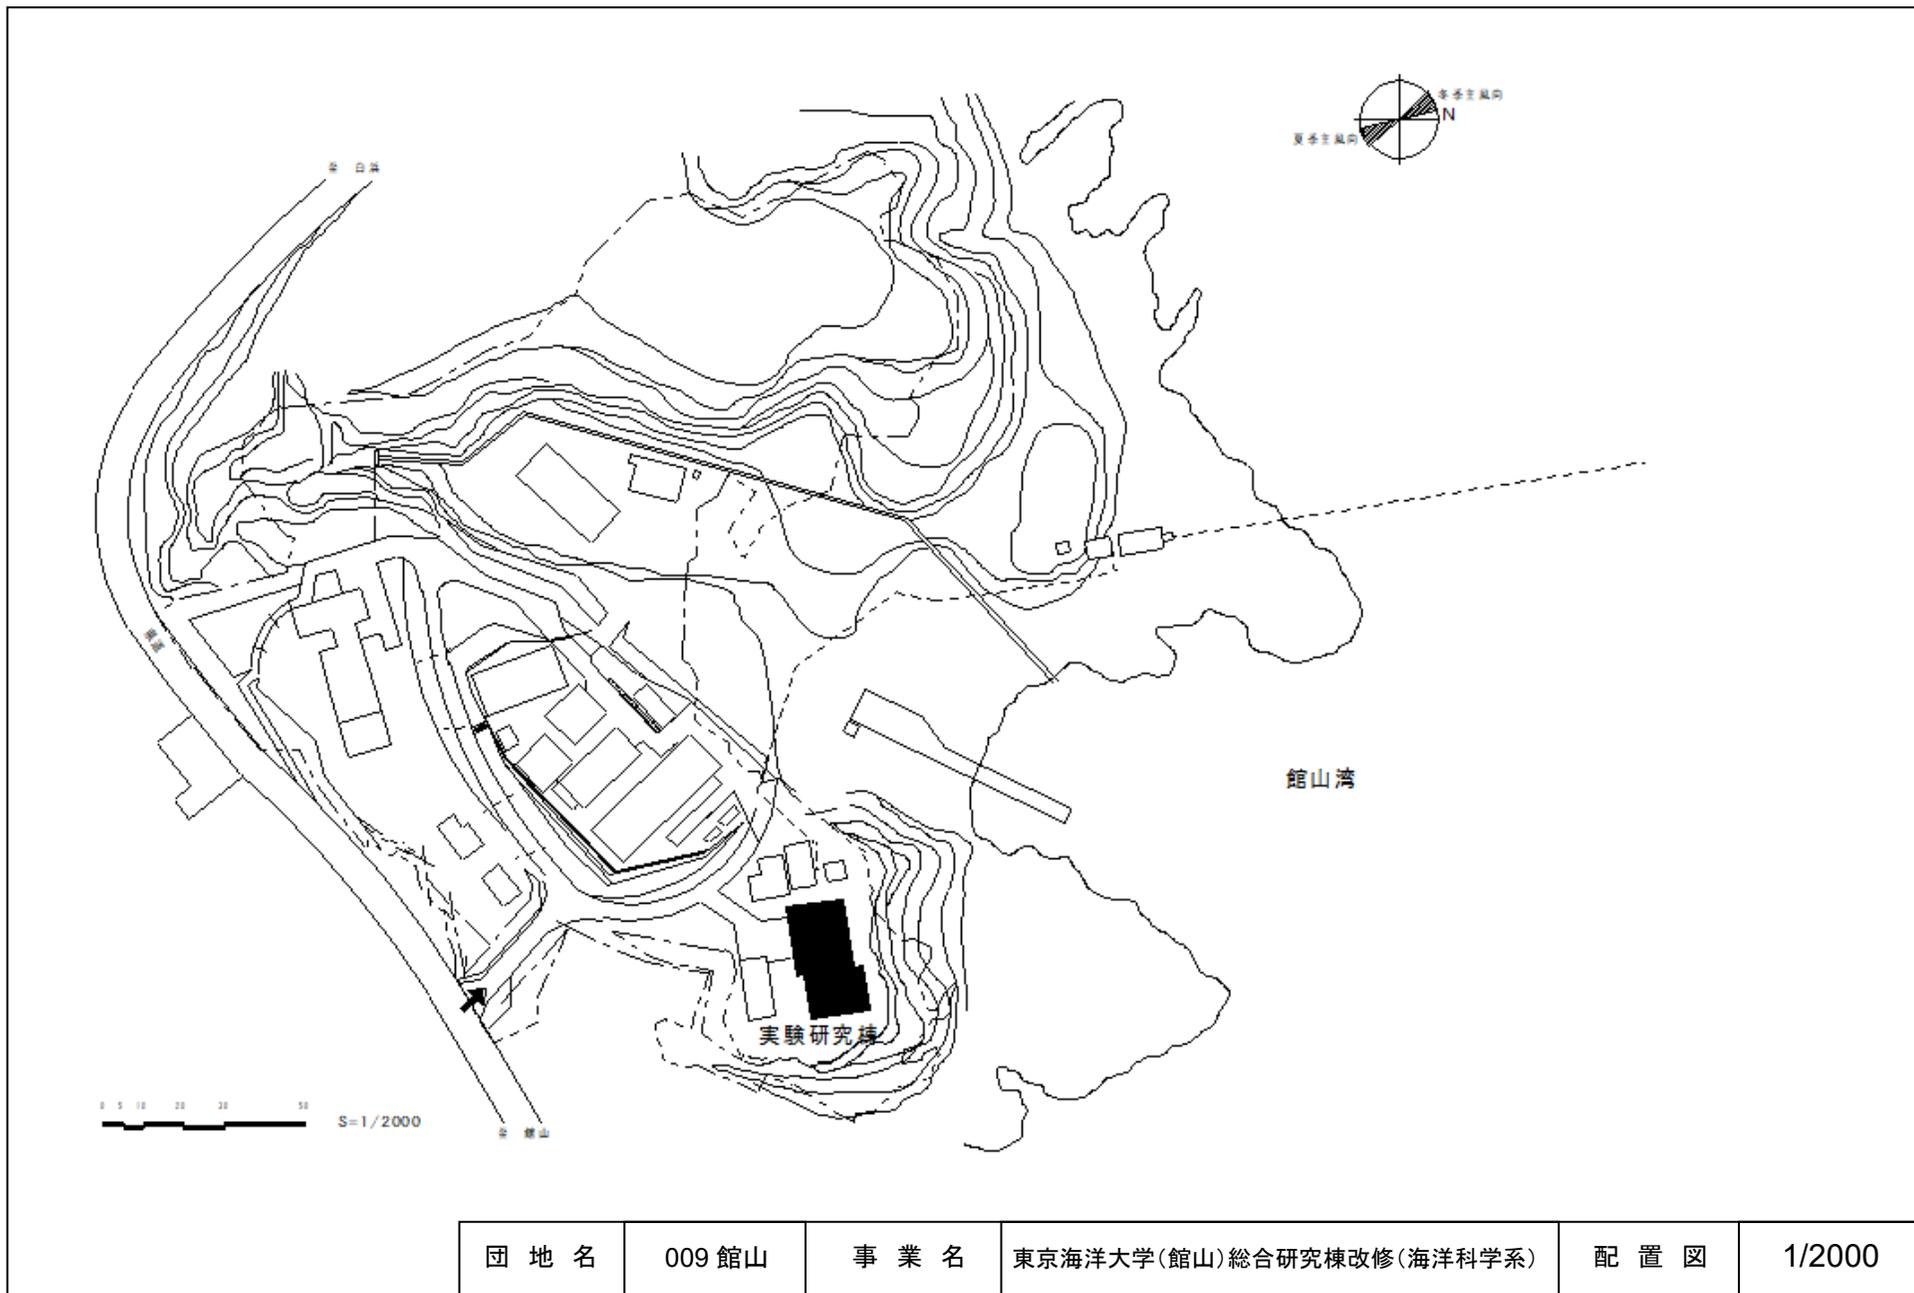

団地名	009 館山	事業名	東京海洋大学(館山)総合研究棟改修(海洋科学系)	配置図	1/2000
-----	--------	-----	--------------------------	-----	--------

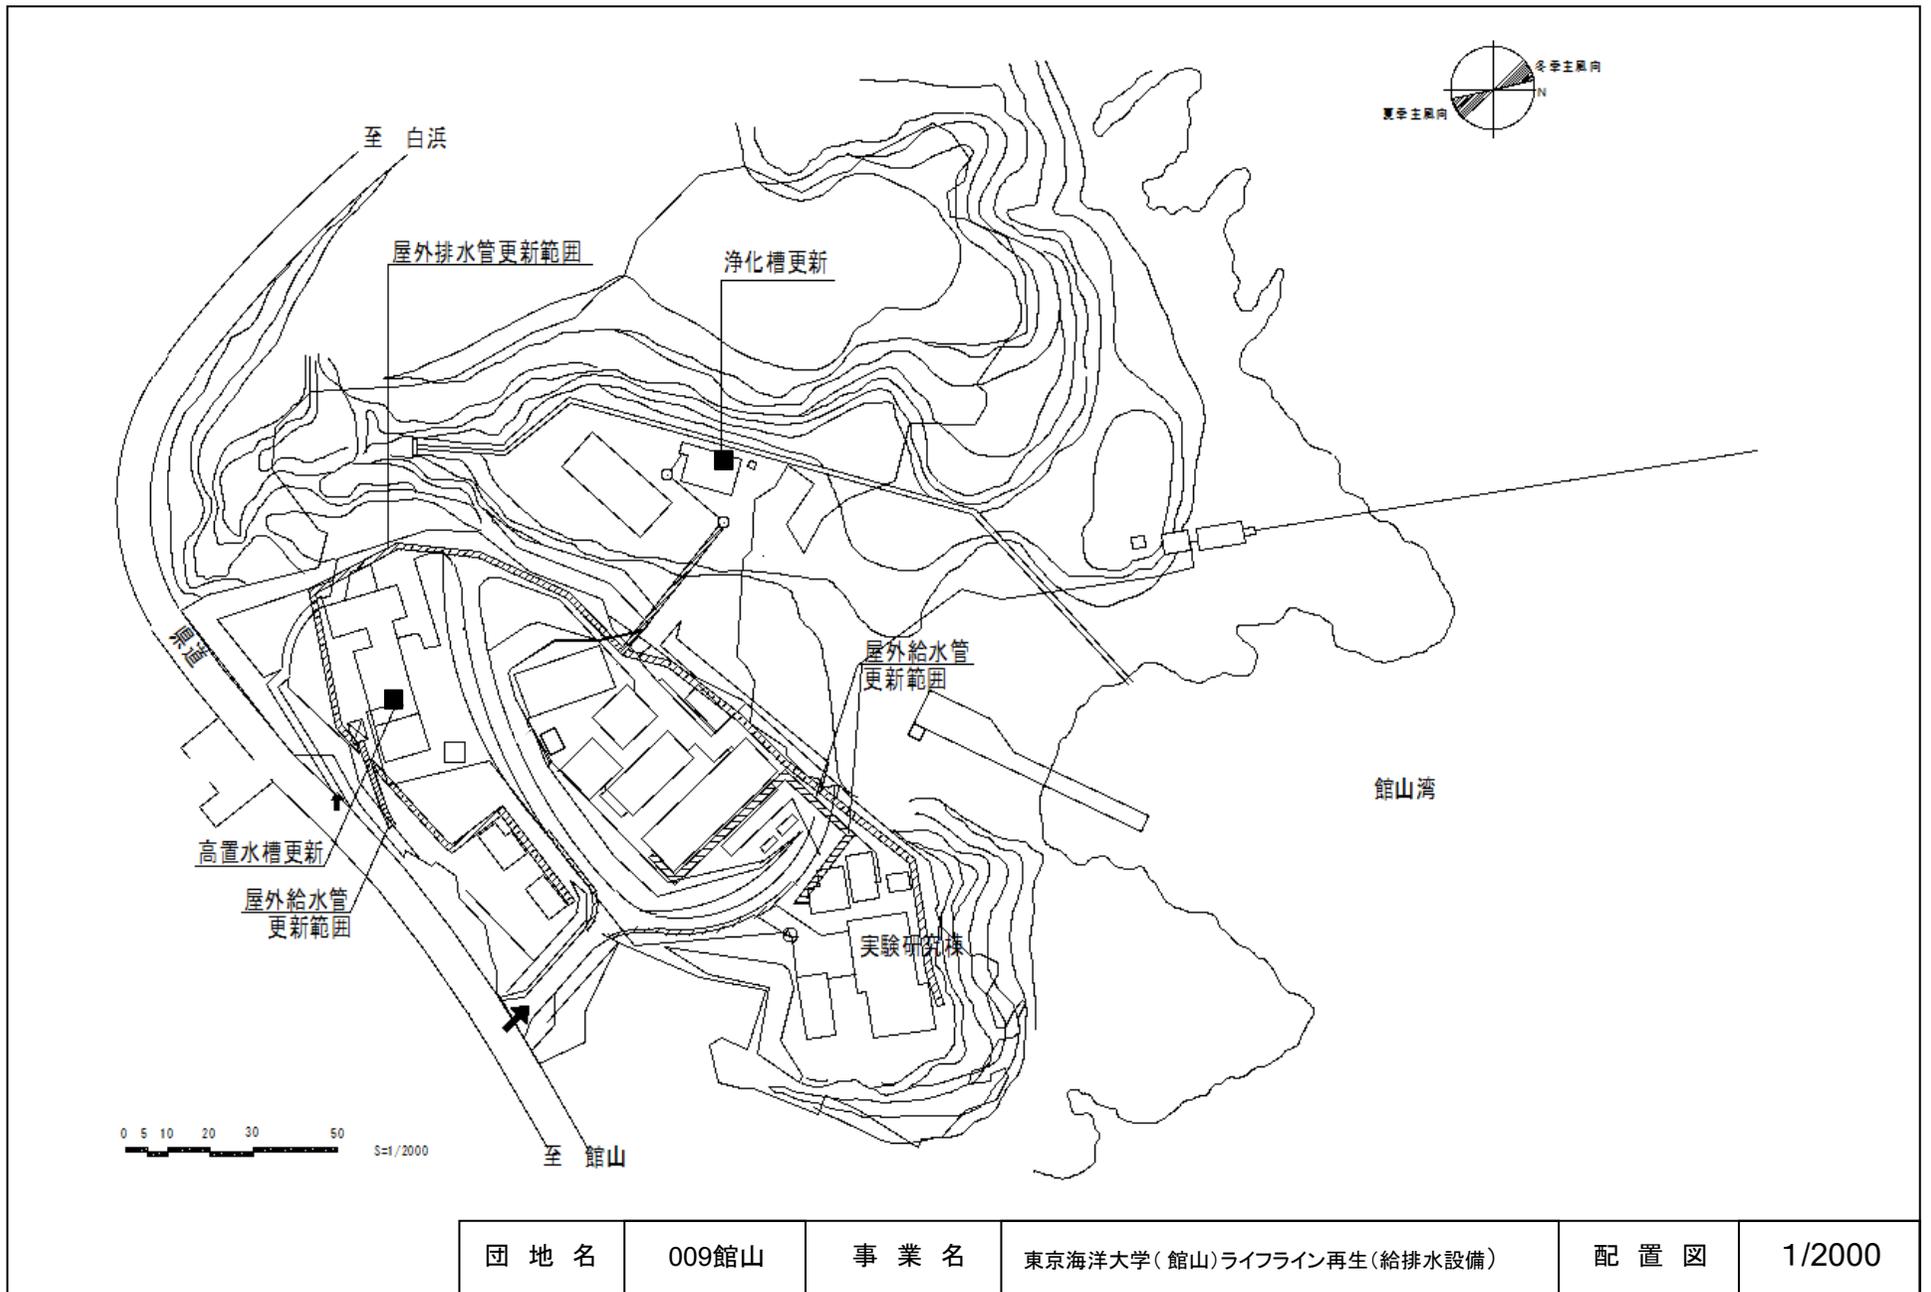


団地名	009館山	事業名	東京海洋大学(館山)ライフライン再生(給排水設備)	配置図	1/2000
-----	-------	-----	---------------------------	-----	--------

 


凡 例	内 容
	排水設備の改修範囲


団 地 名	001調布	事 業 名	電気通信大学(調布)ライフライン再生 I (排水設備)	配 置 図	1/3500
-------	-------	-------	-----------------------------	-------	--------

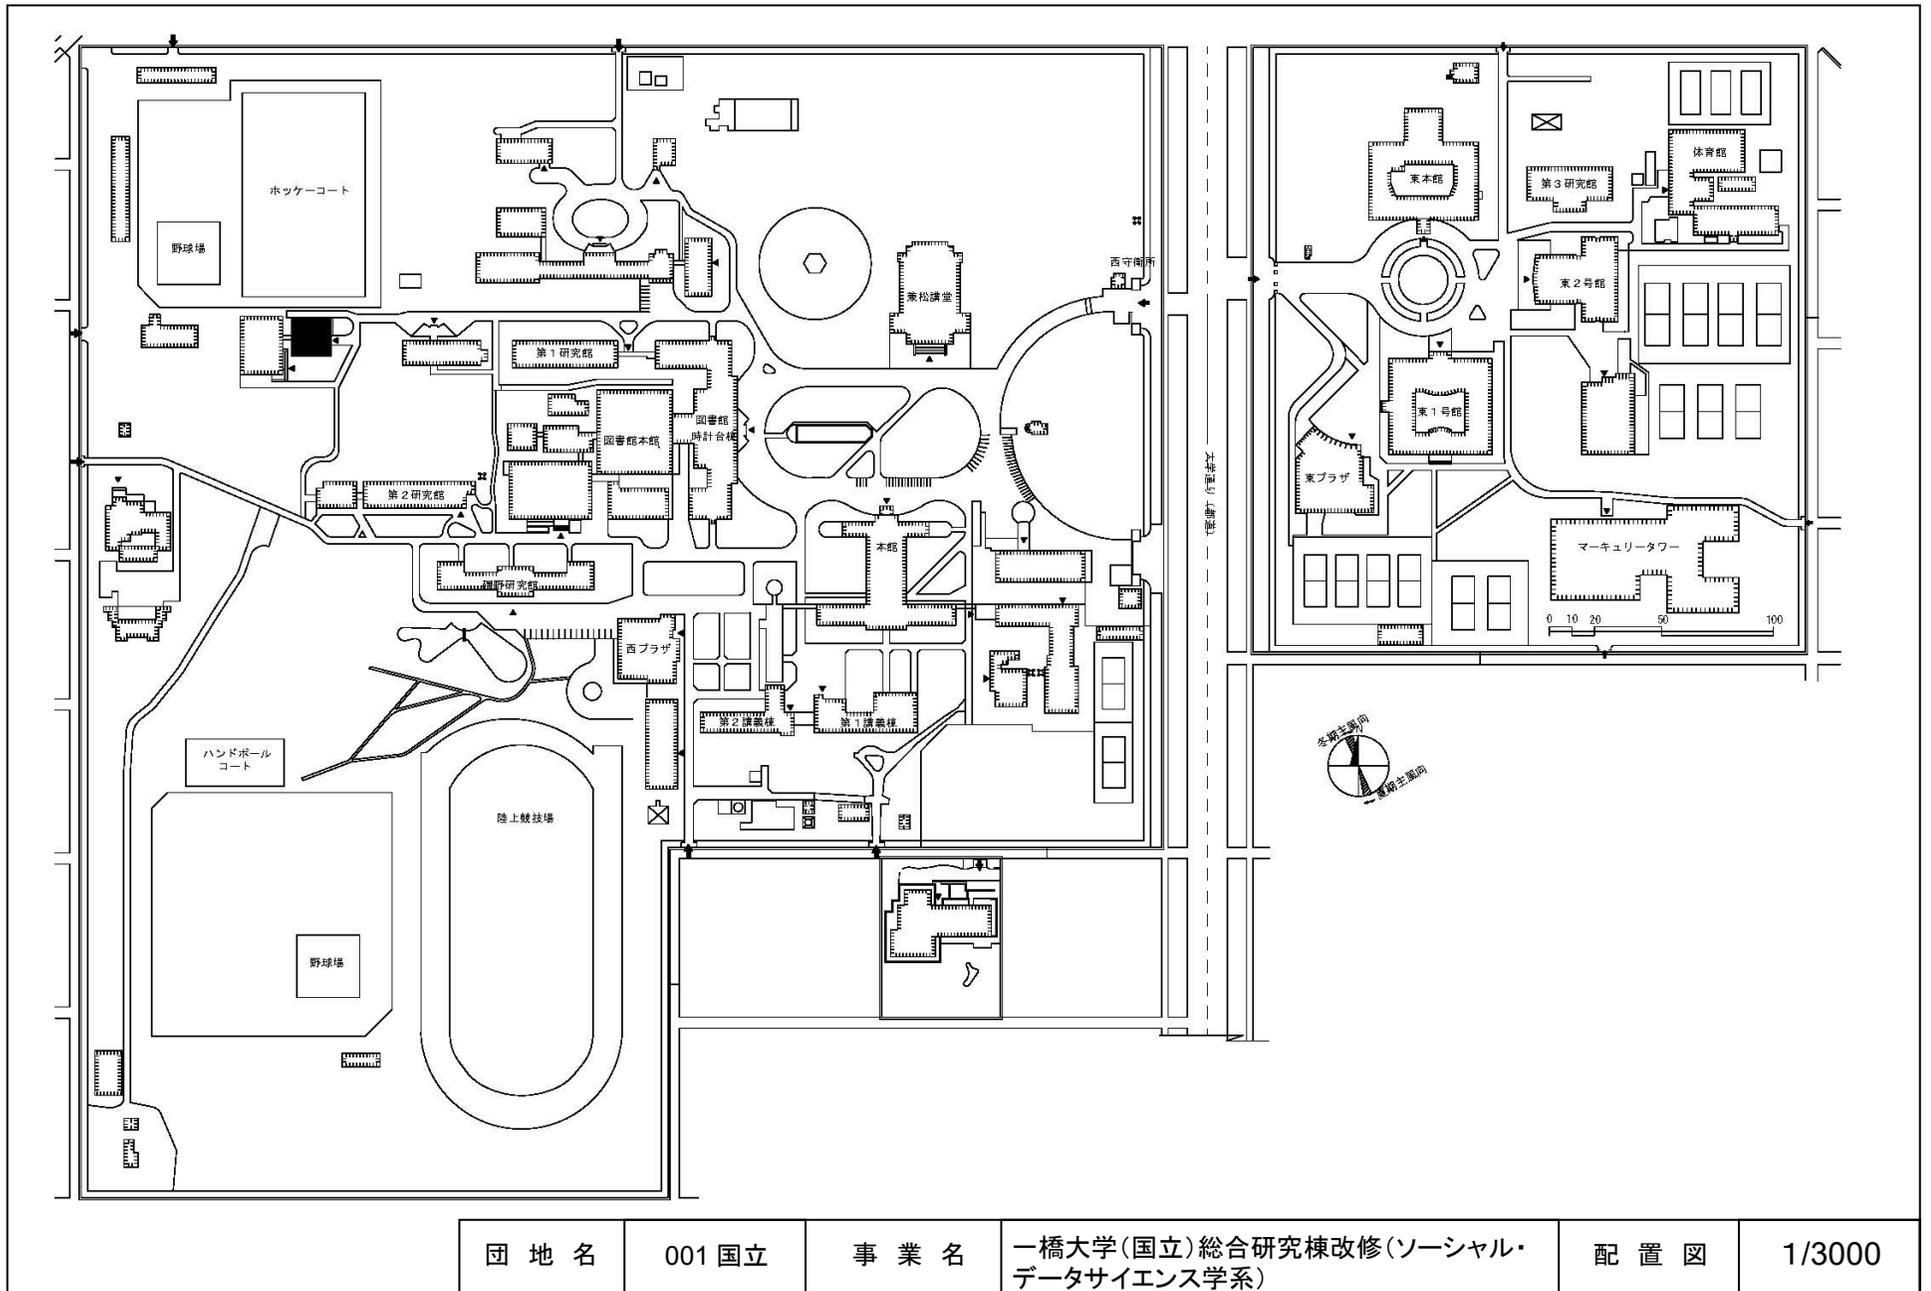

団地名	001 国立	事業名	一橋大学(国立)総合研究棟改修(ソーシャル・データサイエンス学系)	配置図	1/3000
-----	--------	-----	-----------------------------------	-----	--------

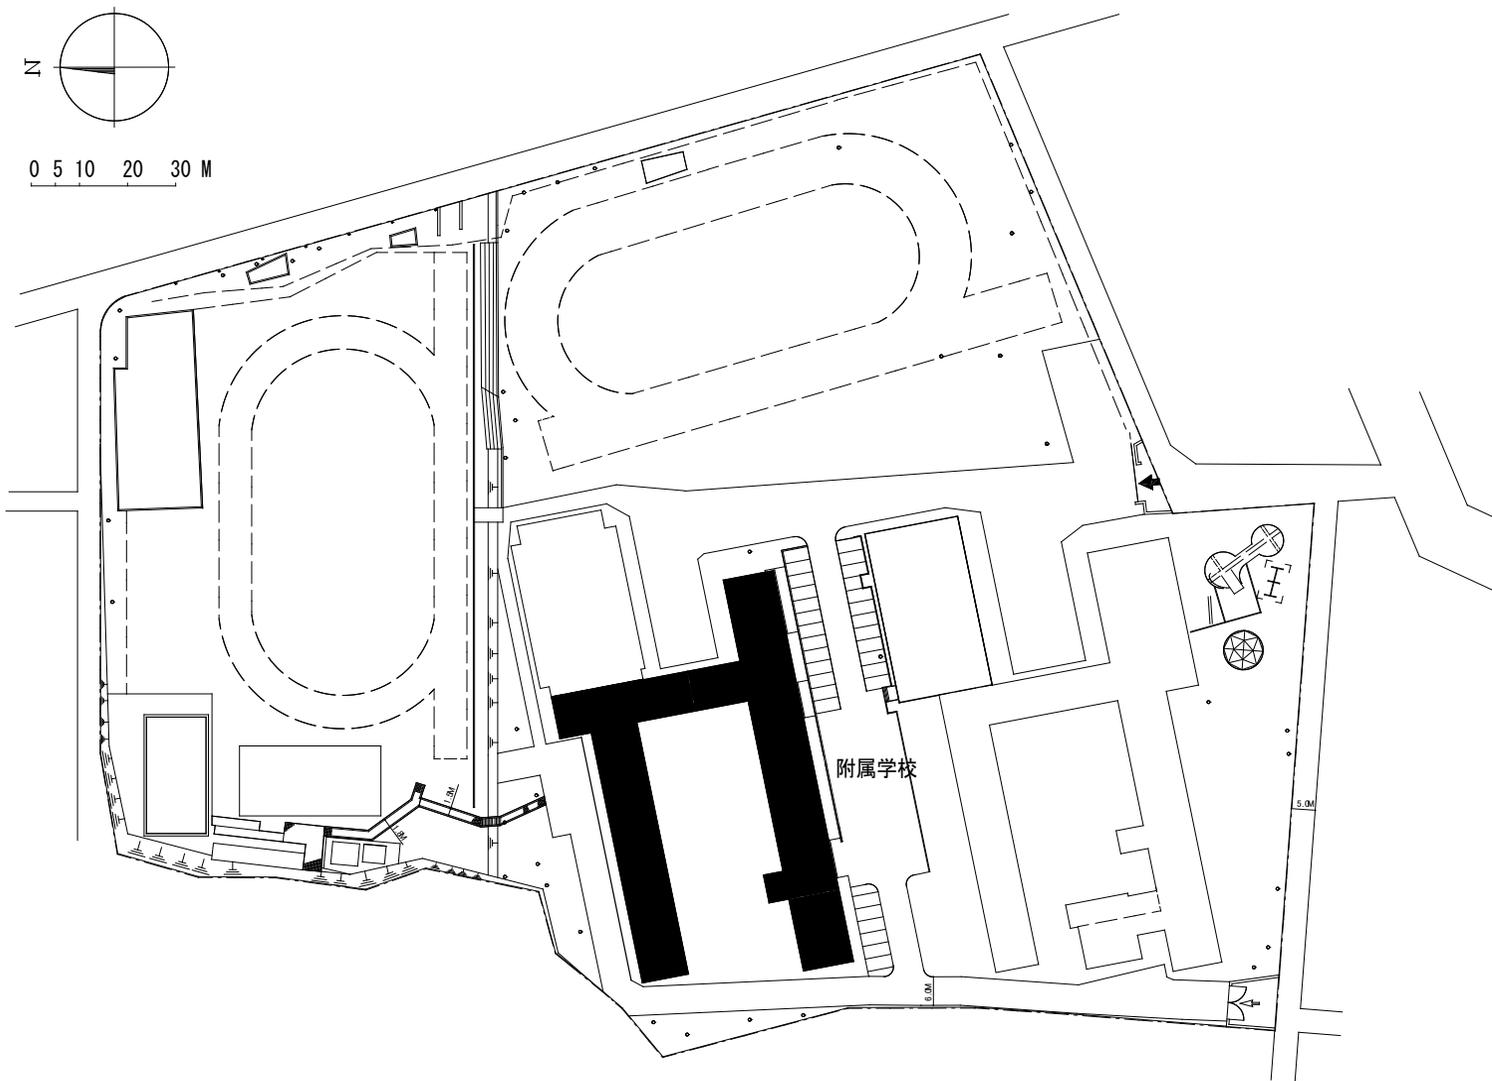

団地名	003 鎌倉	事業名	横浜国立大学(鎌倉(附中))校舎改修 I	配置図	1/1500
-----	--------	-----	----------------------	-----	--------

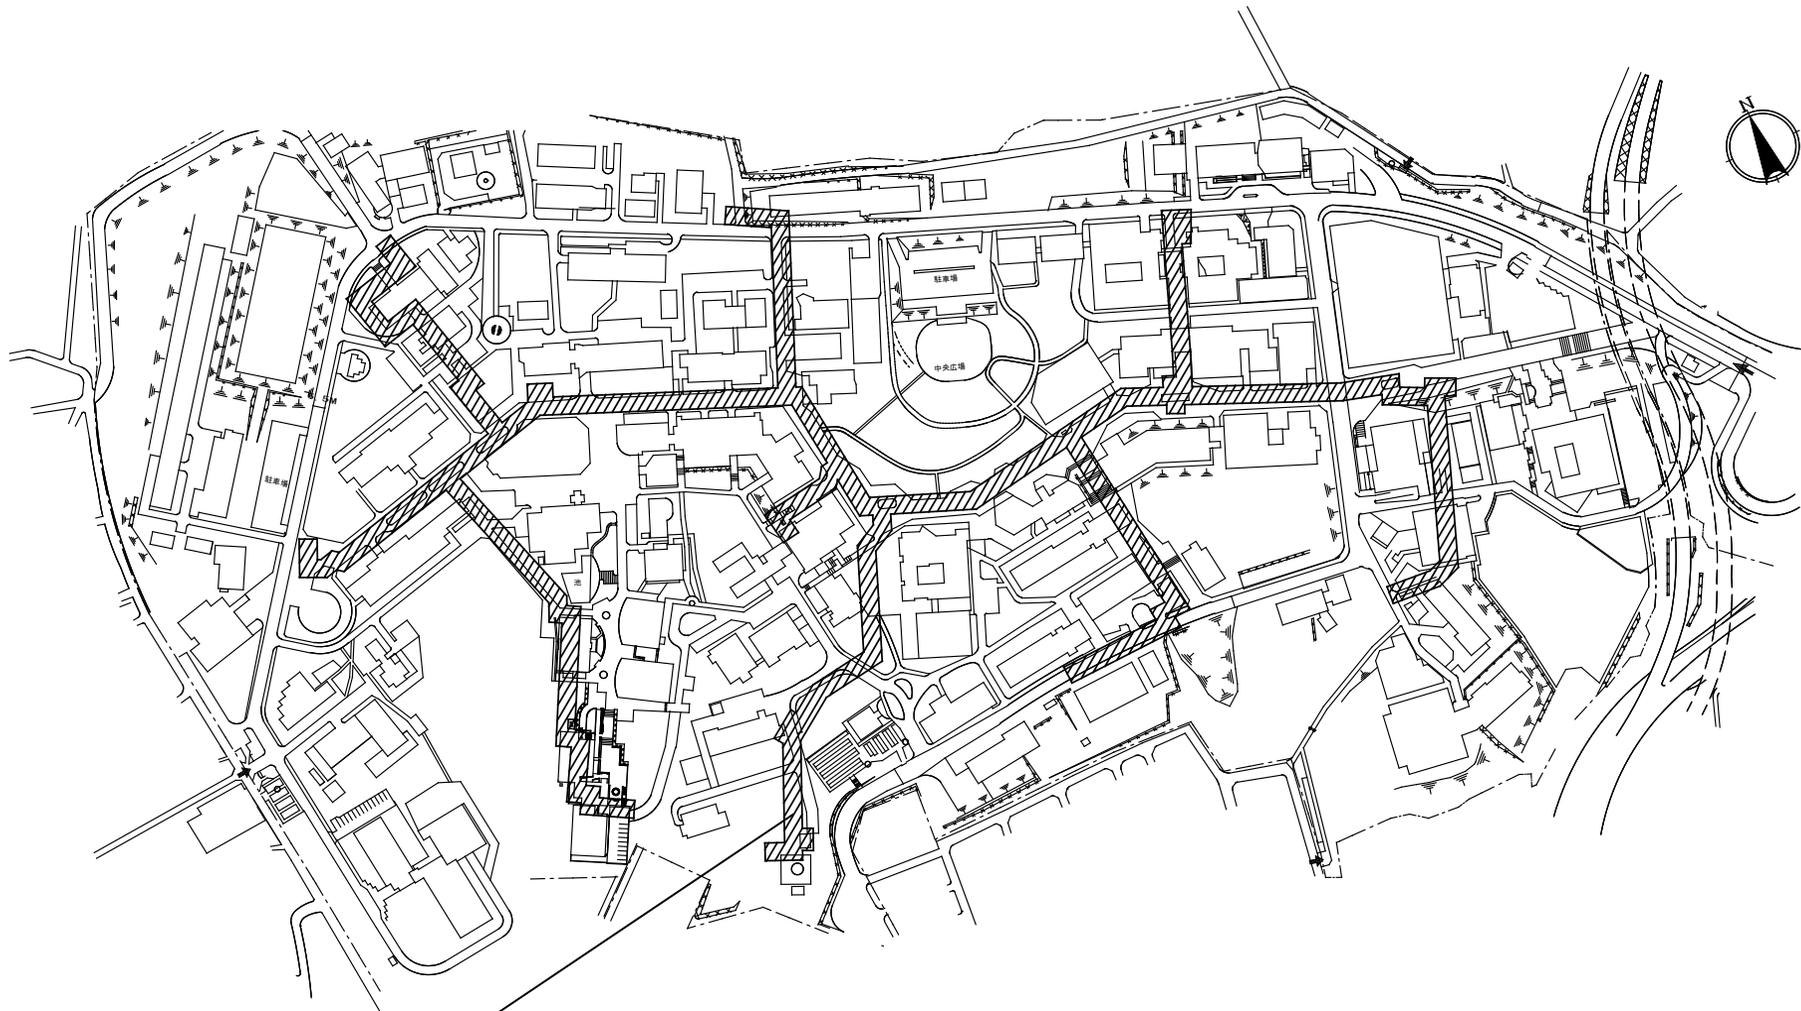




屋外消火栓用屋外配管の更新範囲

団地名	001 常盤台	事業名	横浜国立大学(常盤台)ライフライン再生(消火設備)	配置図	1/4000
-----	---------	-----	---------------------------	-----	--------




団地名	001 常盤台	事業名	横浜国立大学(常盤台)総合研究棟改修(海洋工学系)	配置図	1/5500
-----	---------	-----	---------------------------	-----	--------

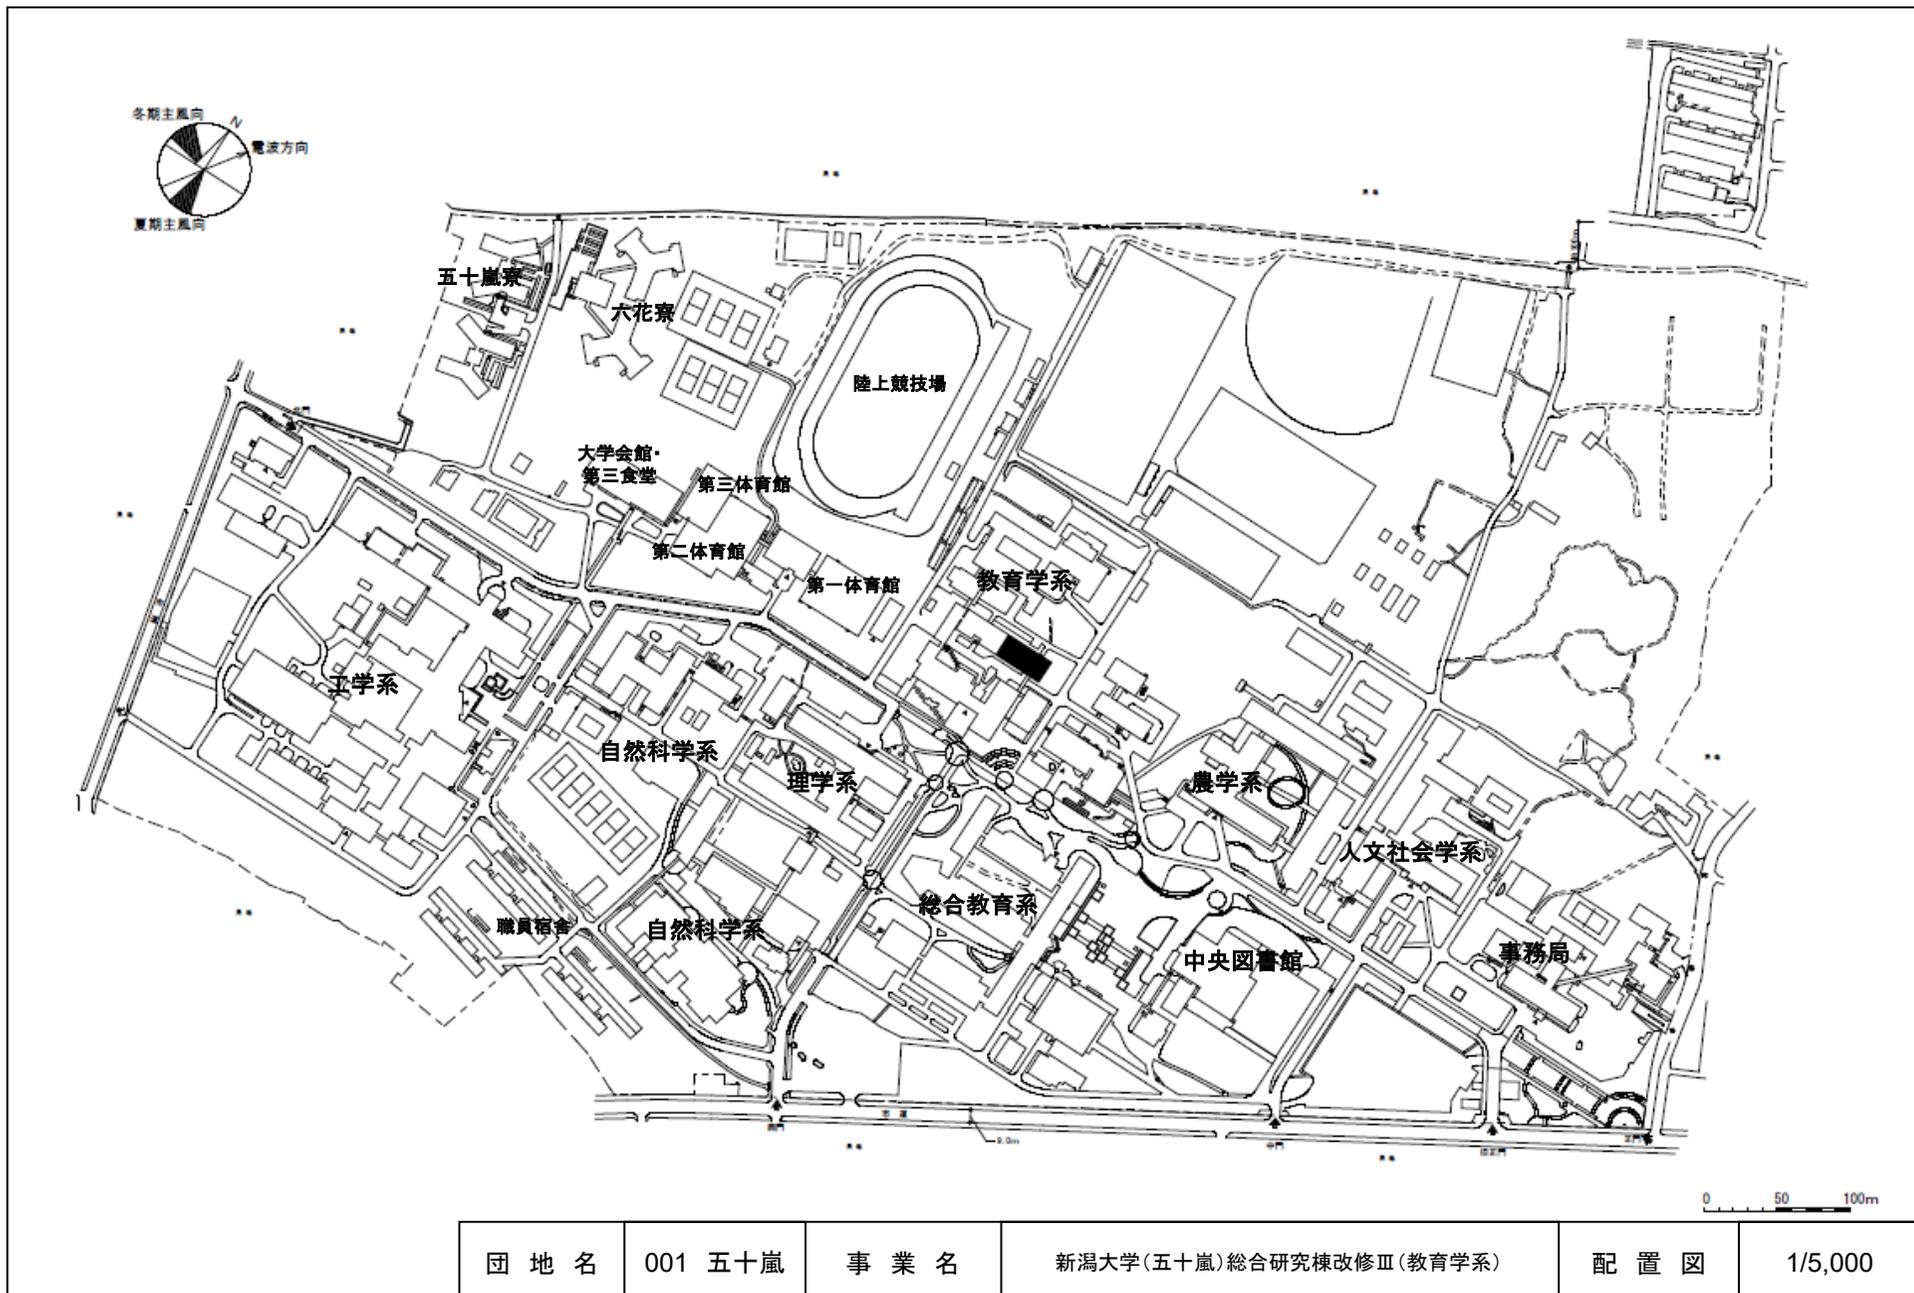


 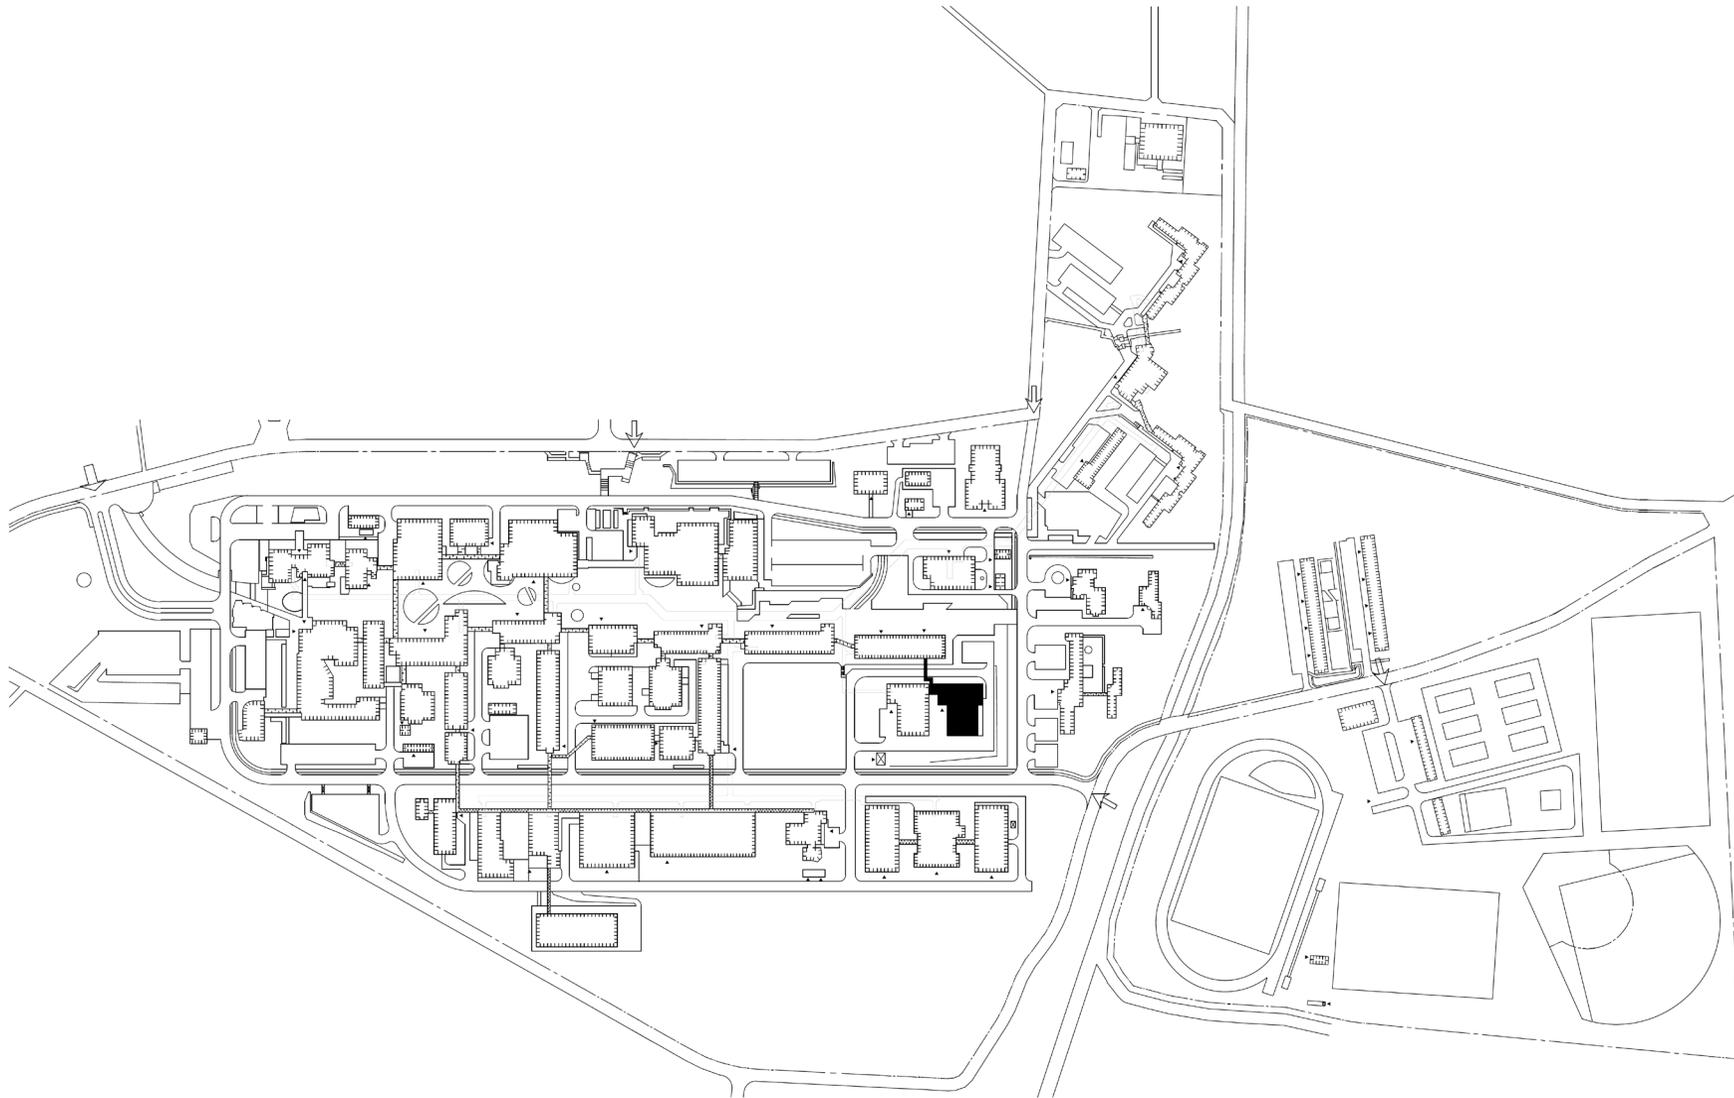


団地名	001 上富岡町	事業名	長岡技術科学大学（上富岡町）総合研究棟改修（工学系）	配置図	1/4, 500
-----	----------	-----	----------------------------	-----	----------


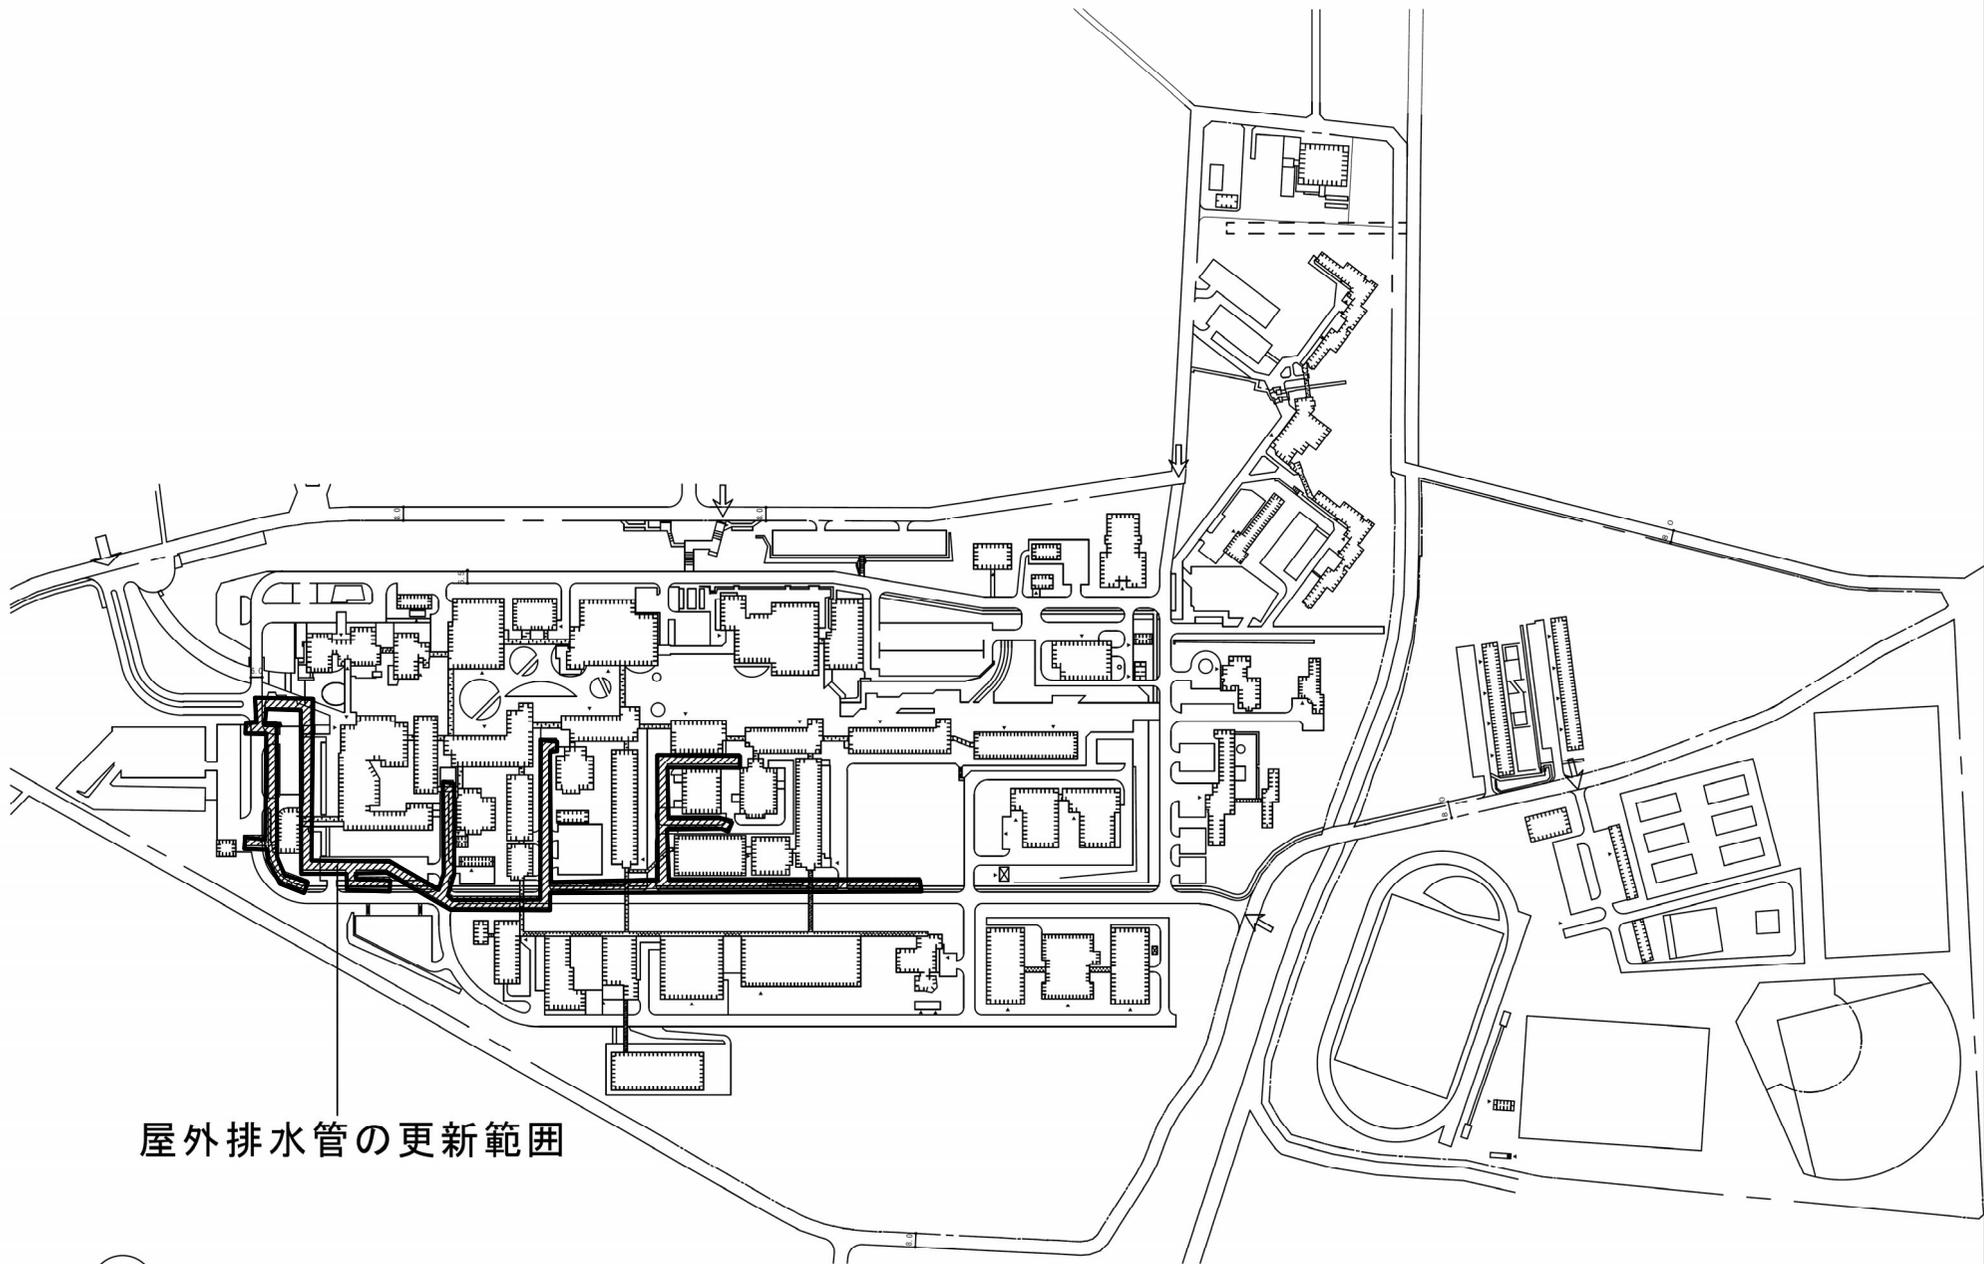


屋外排水管の更新範囲

 


事業名	長岡技術科学大学（上富岡町）ライフライン再生（排水設備）	配置図	1/4,500
-----	------------------------------	-----	---------

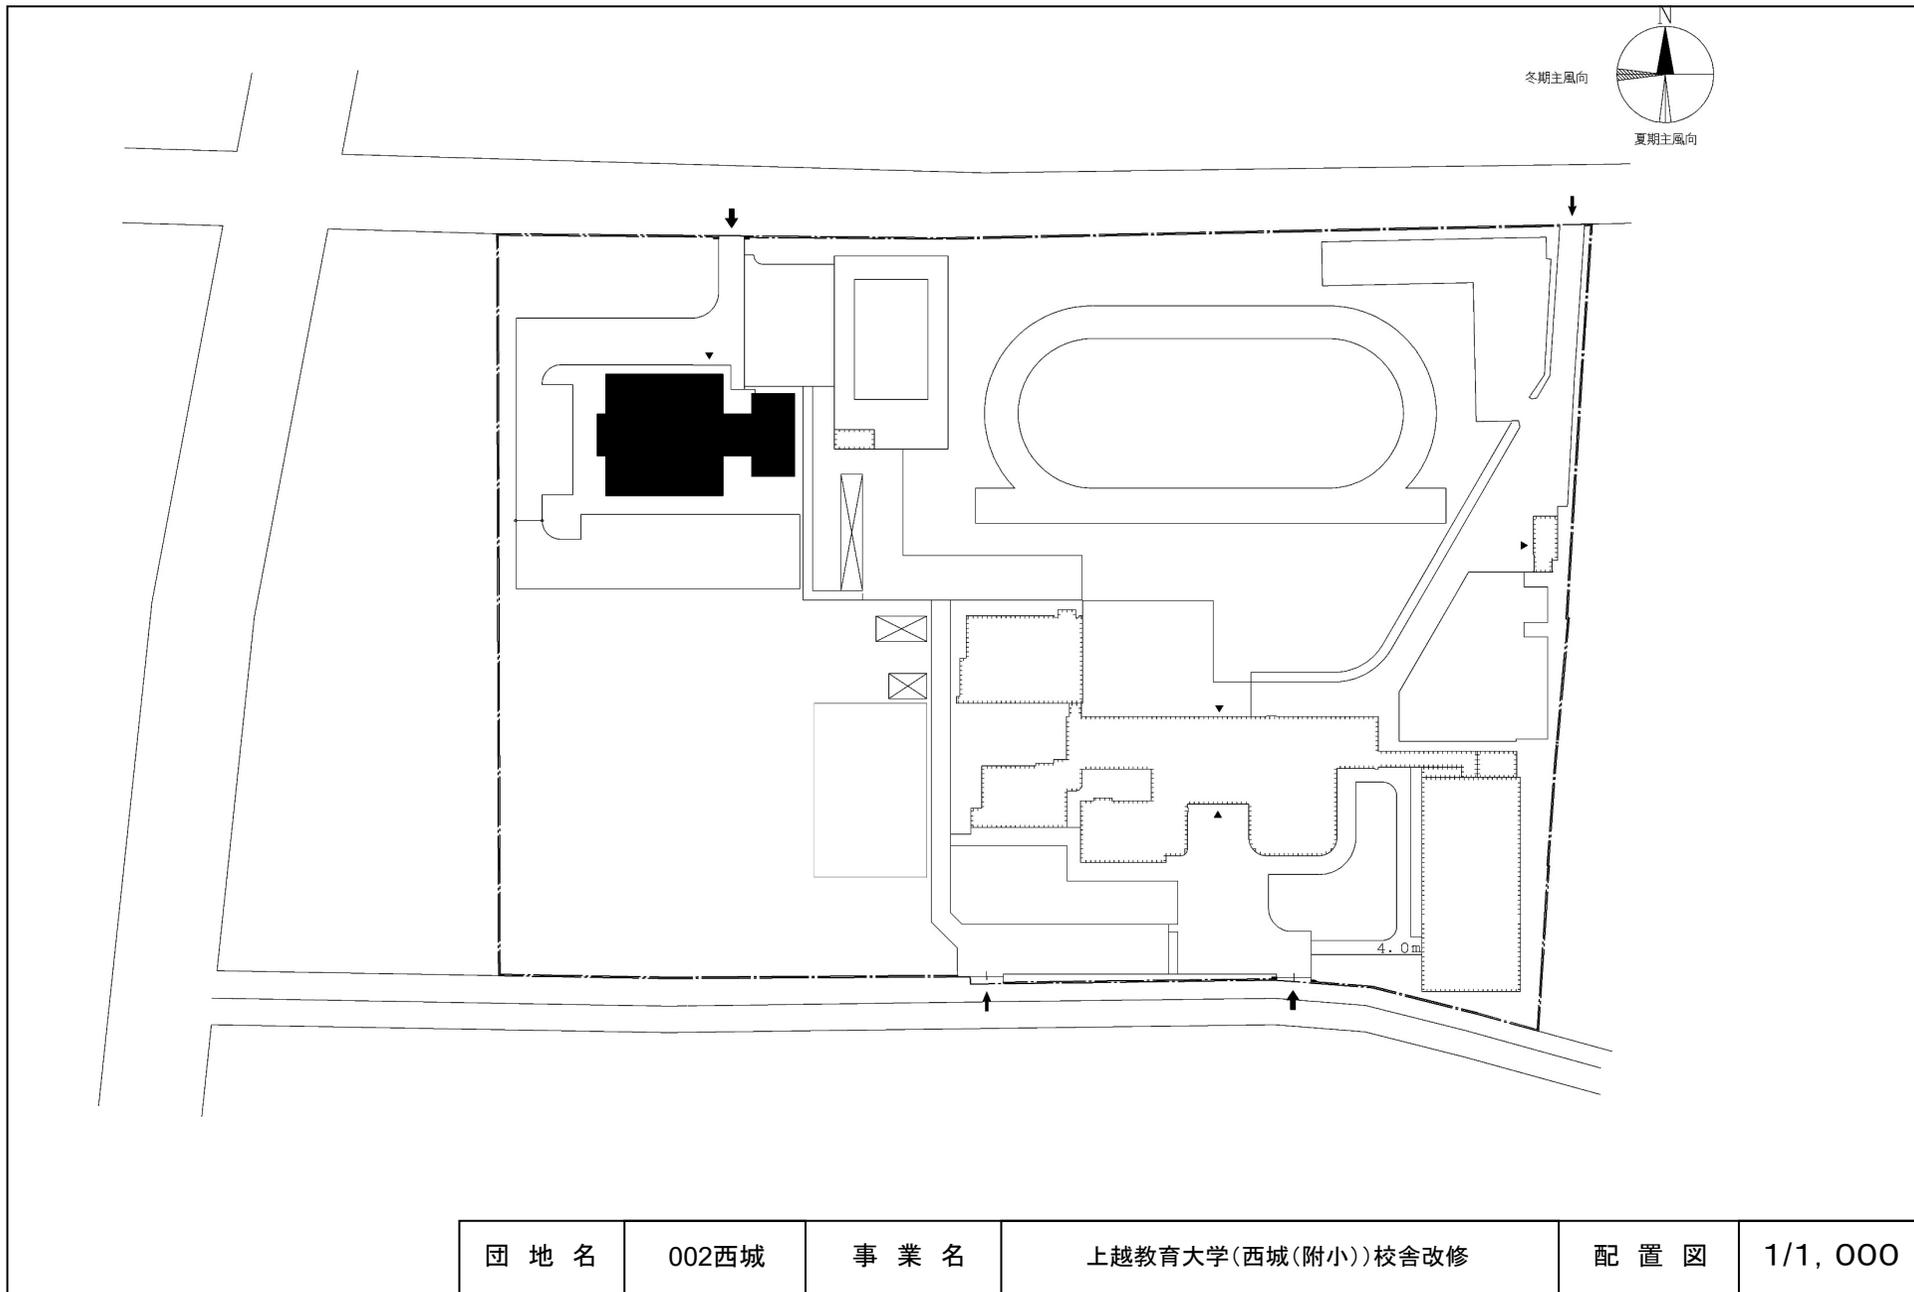

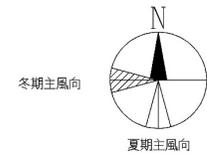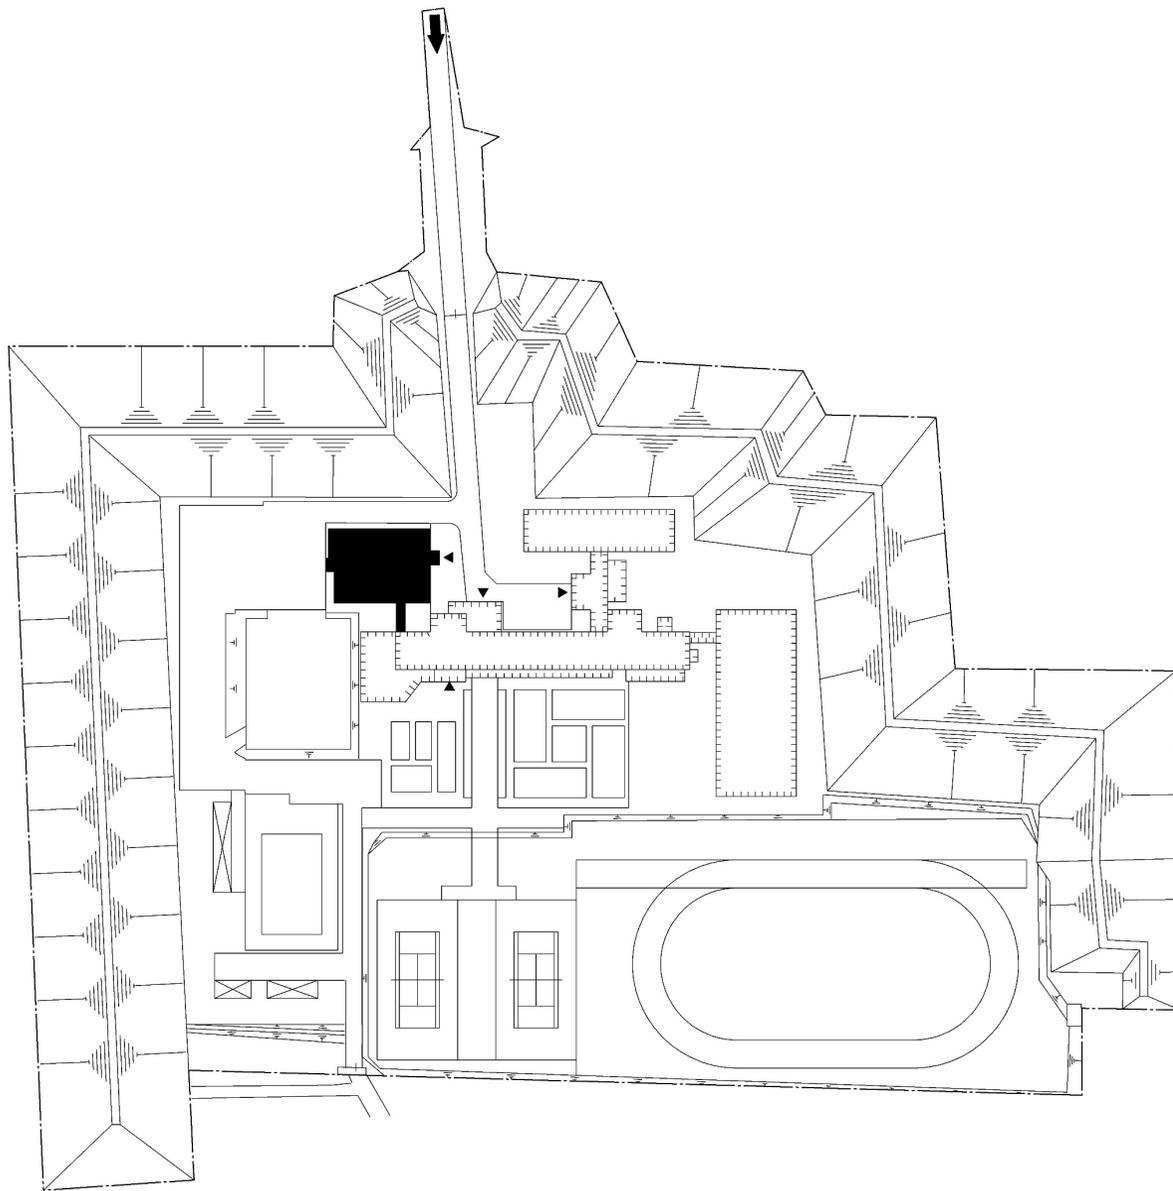

団地名	003本城	事業名	上越教育大学(本城(附中))校舎改修	配置図	1/1,000
-----	-------	-----	--------------------	-----	---------

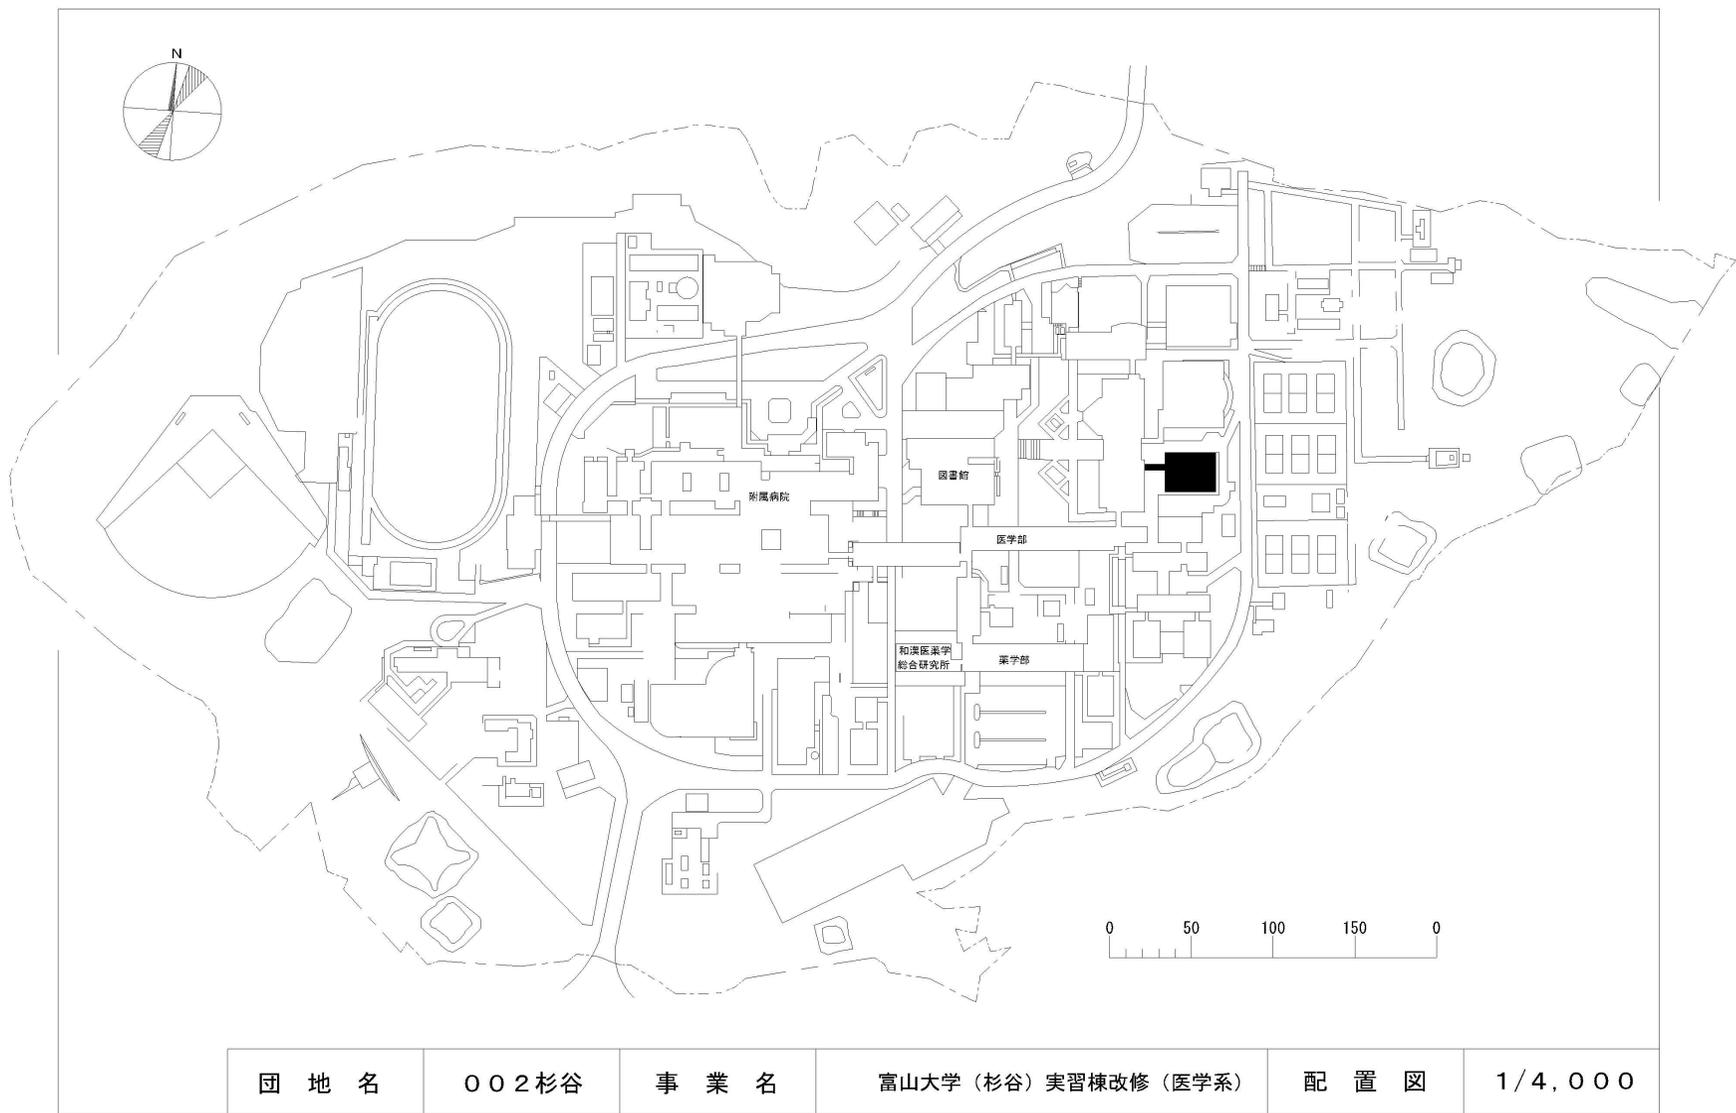

団地名


002杉谷

事業名


富山大学(杉谷)実習棟改修(医学系)

配置図


1/4,000

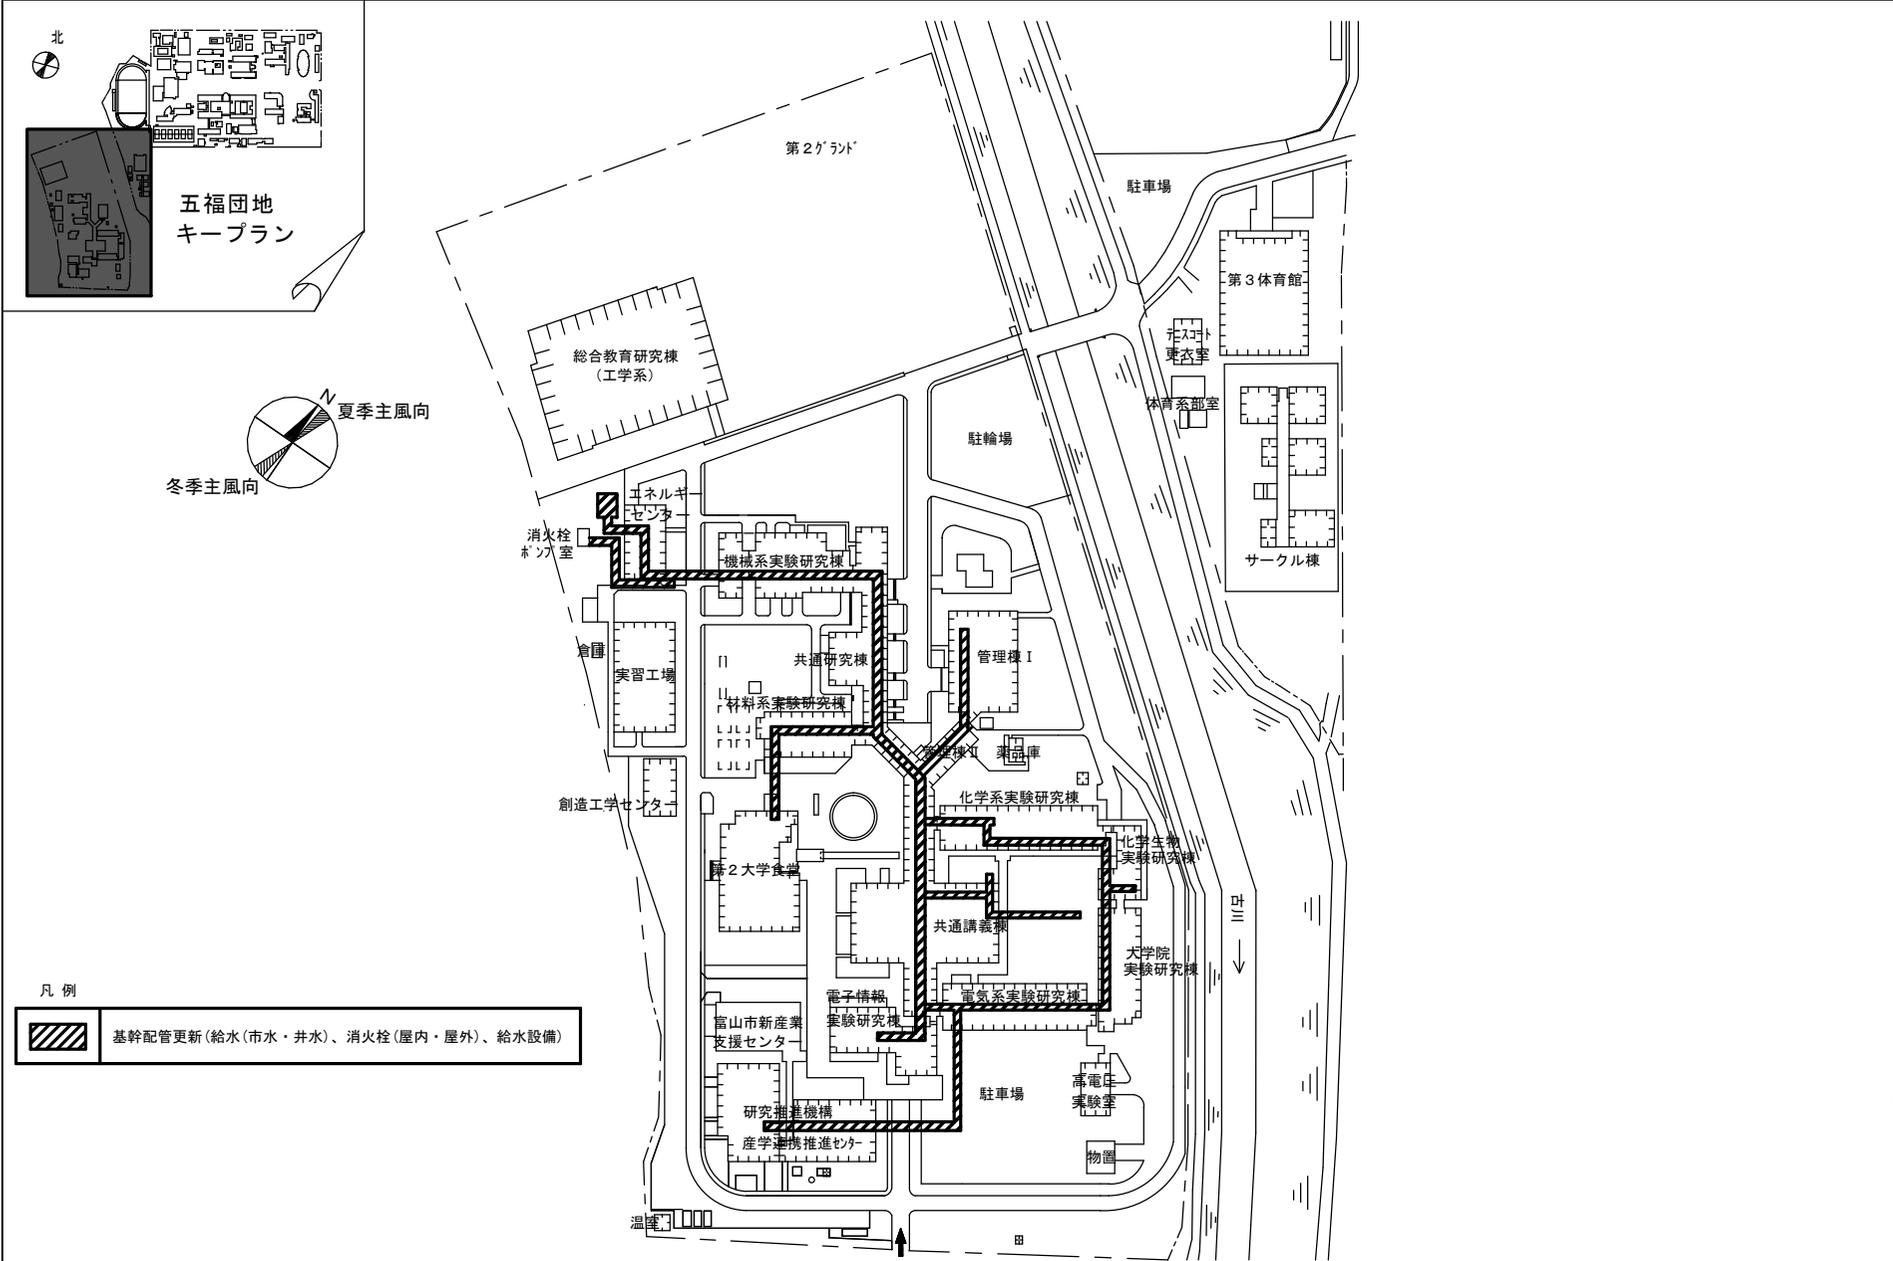


団地名	001五福	事業名	富山大学（五福）ライフライン再生 （給水設備）	配置図	1/2,500
-----	-------	-----	----------------------------	-----	---------

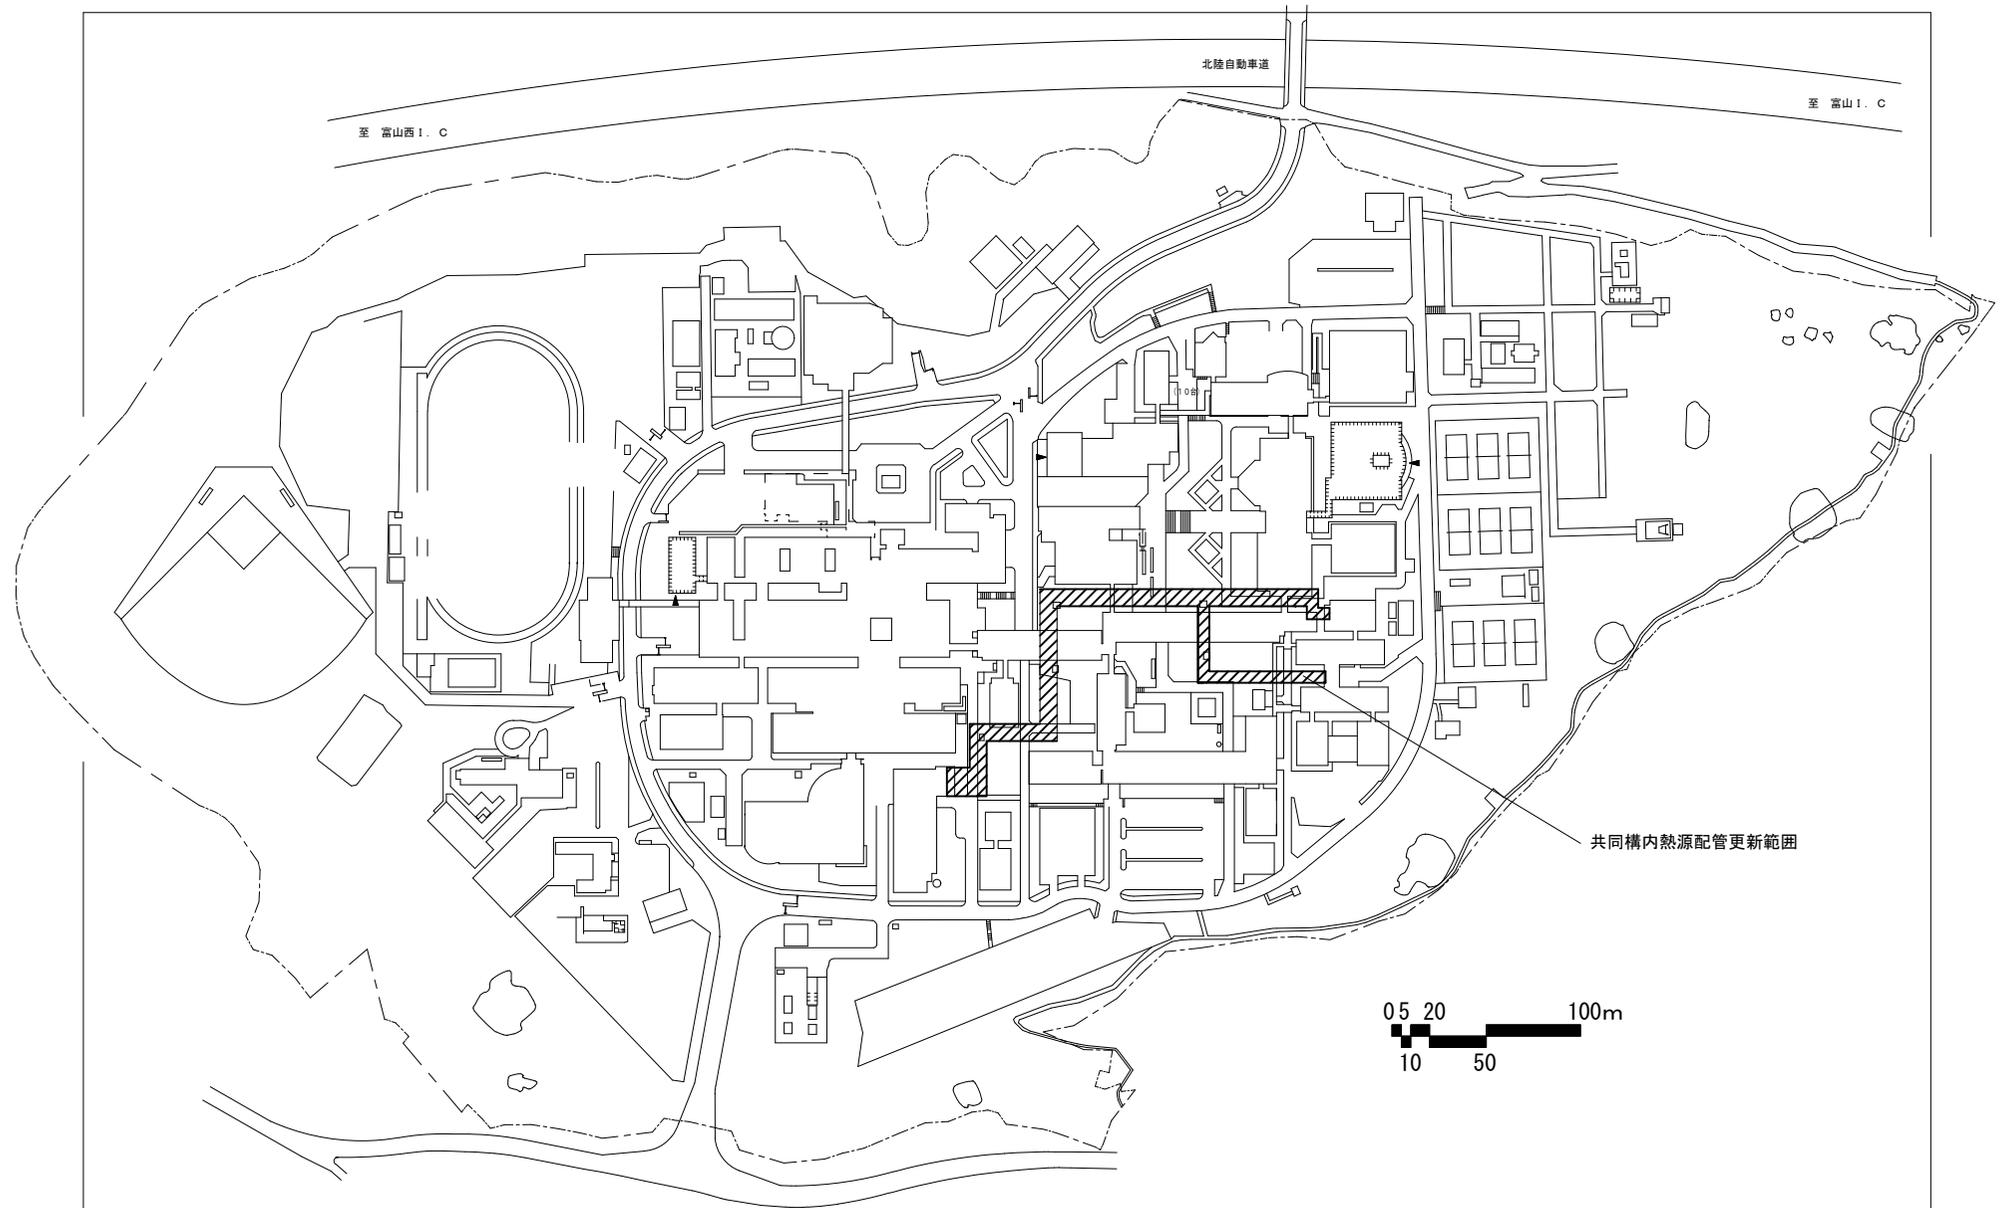

団地名	002 杉谷	事業名	富山大学(杉谷) ライフライン再生(熱源設備)	配置図	1/4,000
-----	--------	-----	-------------------------	-----	---------

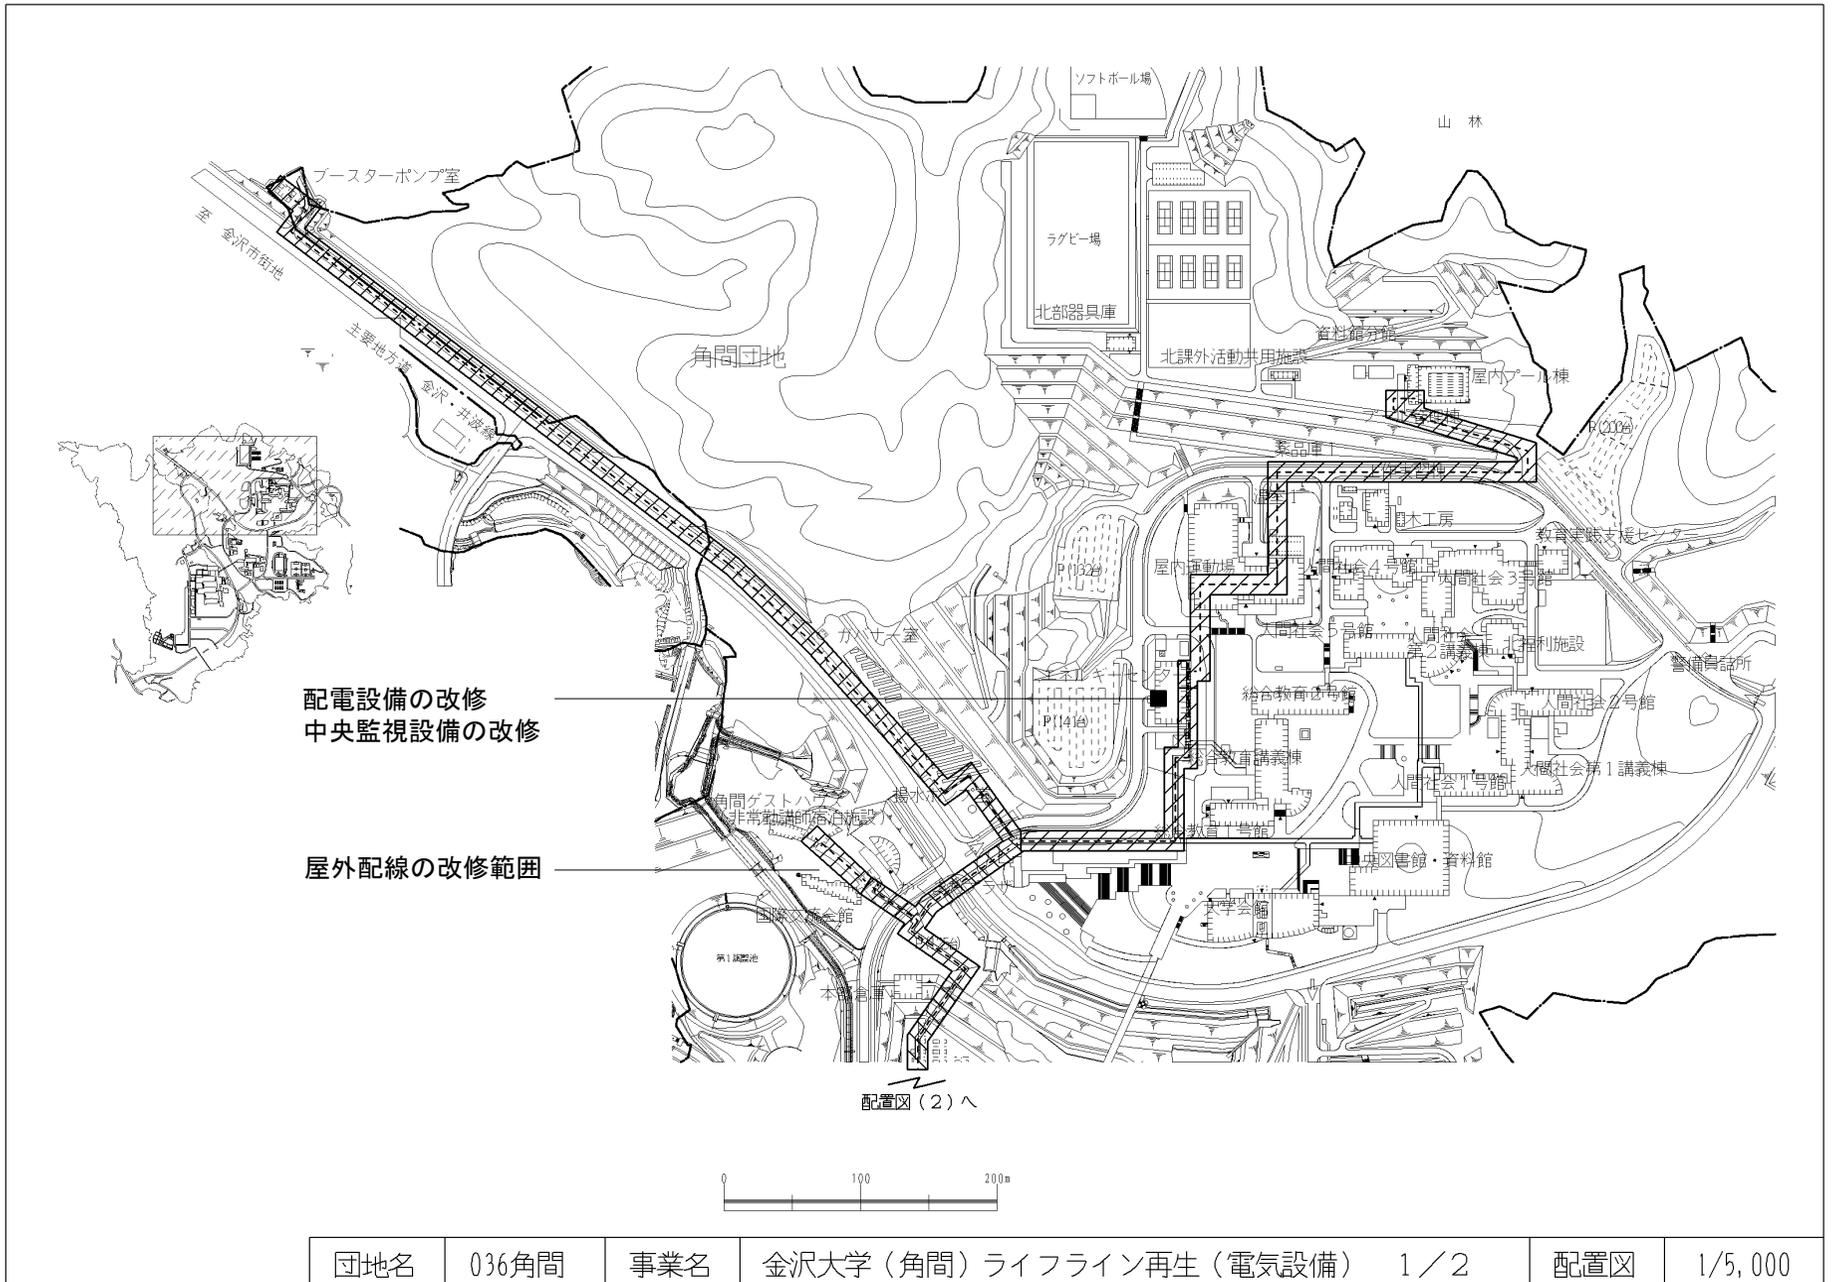

団地名	036角間	事業名	金沢大学(角間)ライフライン再生(電気設備)	1/2	配置図	1/5,000
-----	-------	-----	------------------------	-----	-----	---------

 


屋外給水設備の改修範囲


受水槽設備の更新

ブースターポンプ室

団地名	036 角間	事業名	金沢大学(角間)ライフライン再生Ⅱ(給水設備)	配置図	1/5000
-----	--------	-----	-------------------------	-----	--------

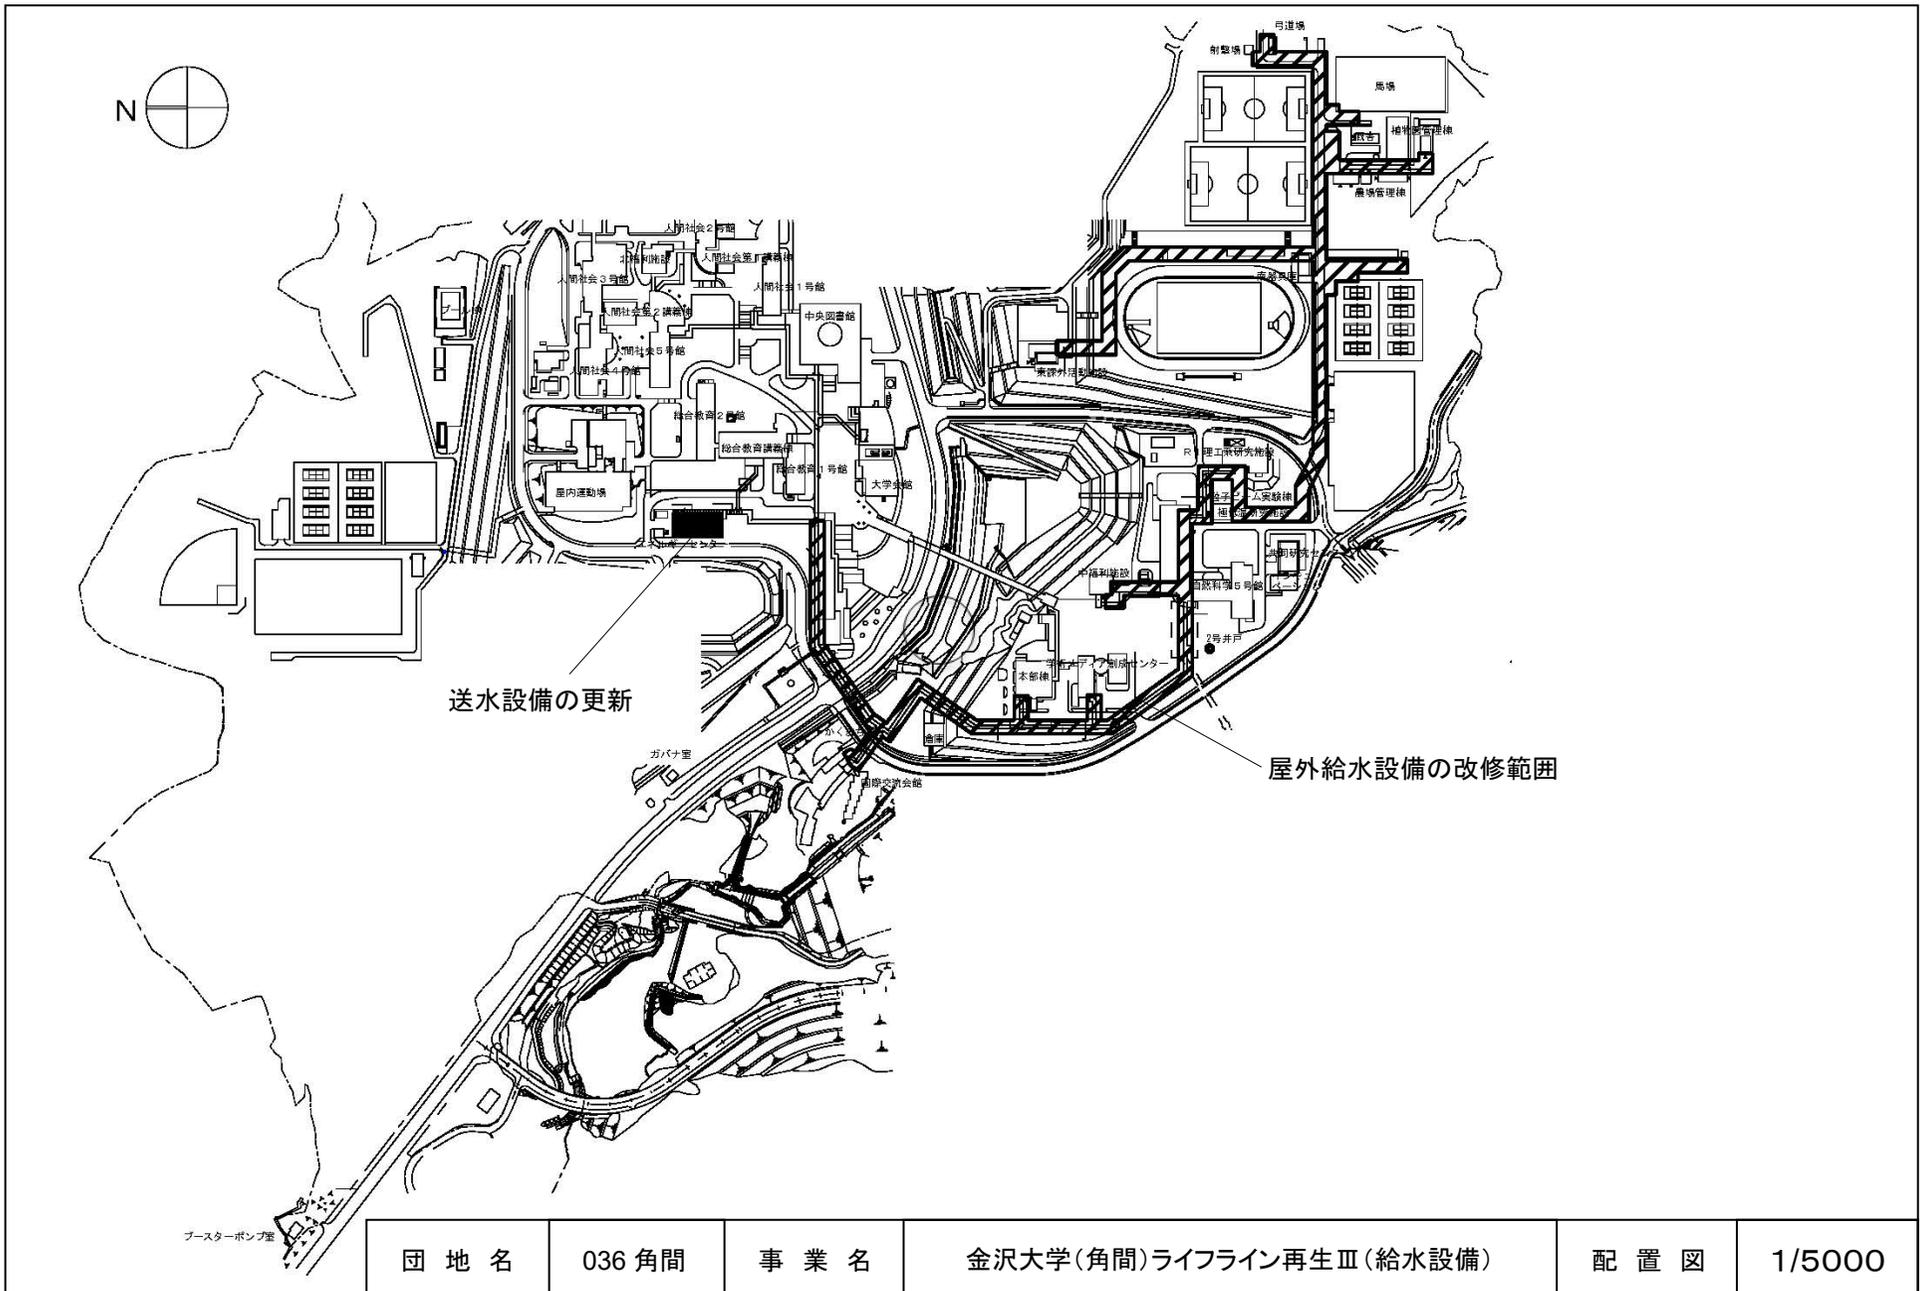

団地名	036 角間	事業名	金沢大学(角間)ライフライン再生Ⅲ(給水設備)	配置図	1/5000
-----	--------	-----	-------------------------	-----	--------

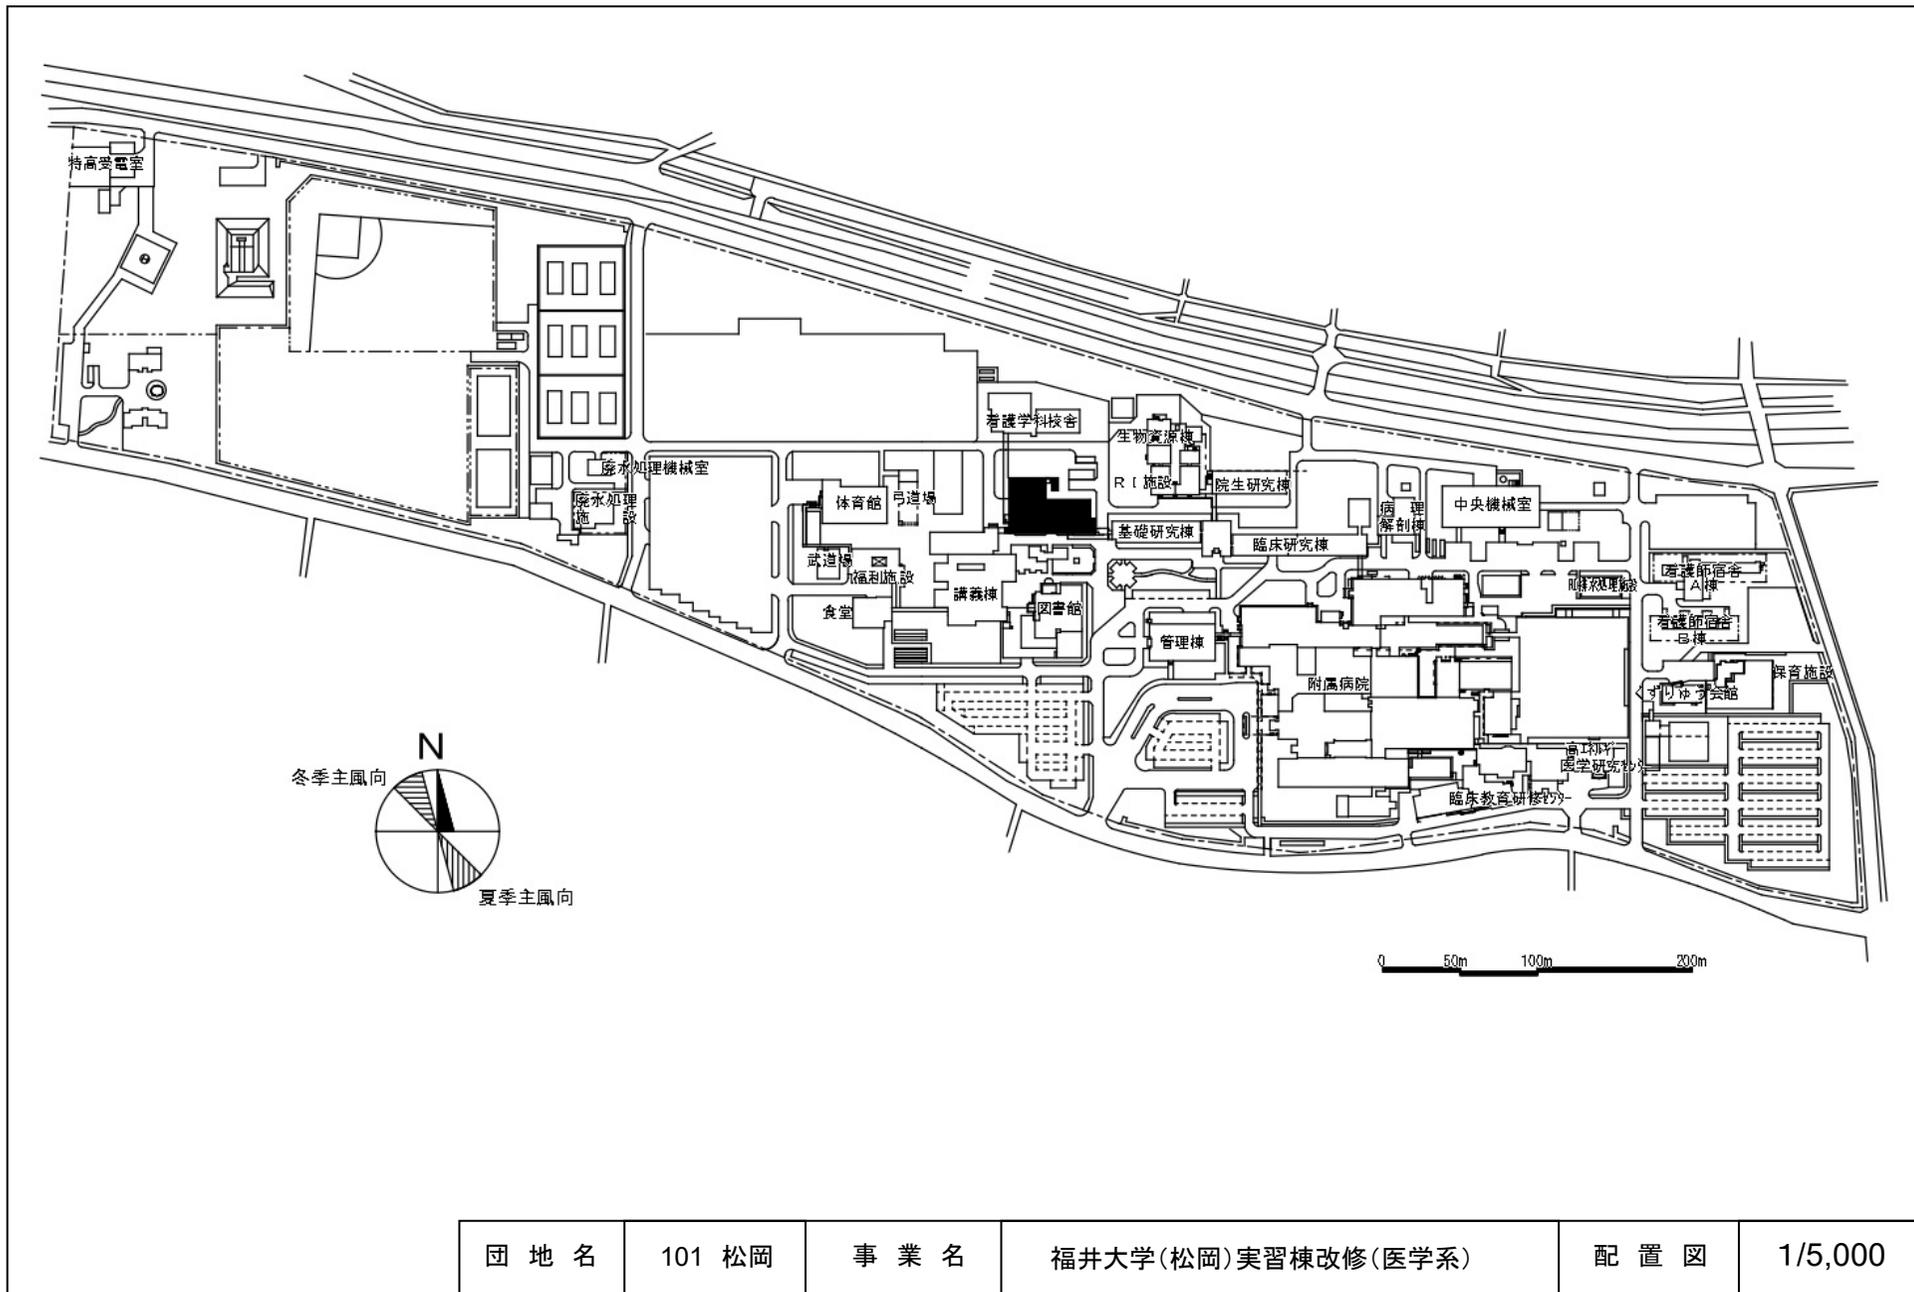


団地名	101 松岡	事業名	福井大学(松岡)実習棟改修(医学系)	配置図	1/5,000
-----	--------	-----	--------------------	-----	---------



至武田神社


武田 1 団地

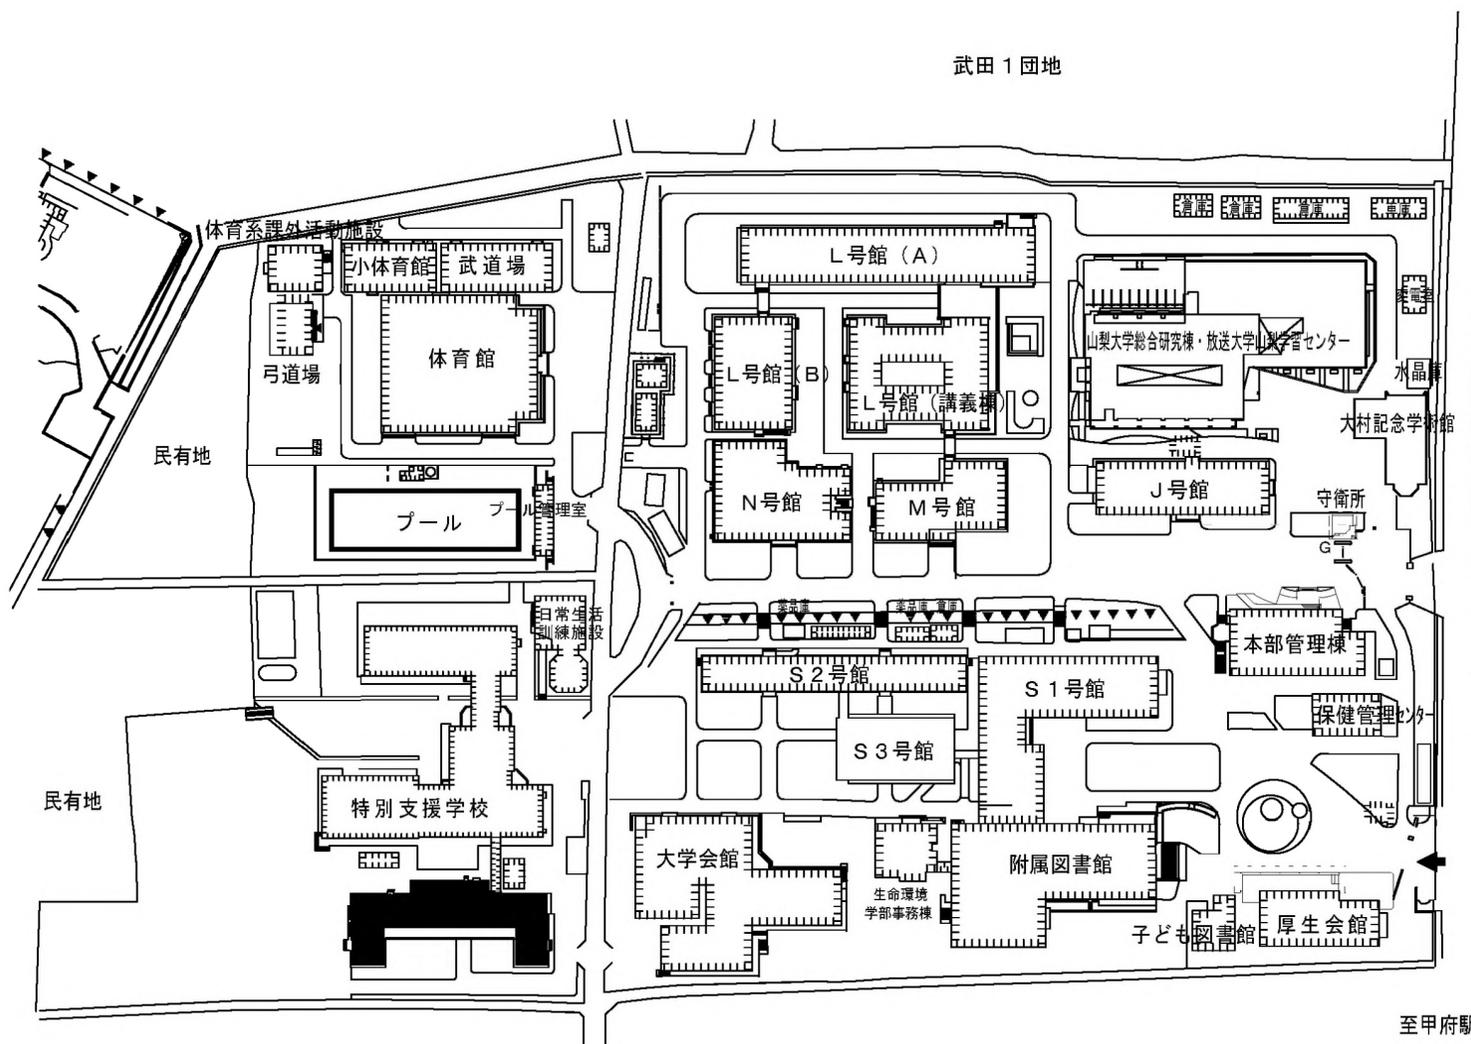


至甲府駅

甲府西キャンパス




団地名	001 武田1	事業名	山梨大学（武田(附特)）校舎改修Ⅲ	配置図	1/600
-----	---------	-----	-------------------	-----	-------

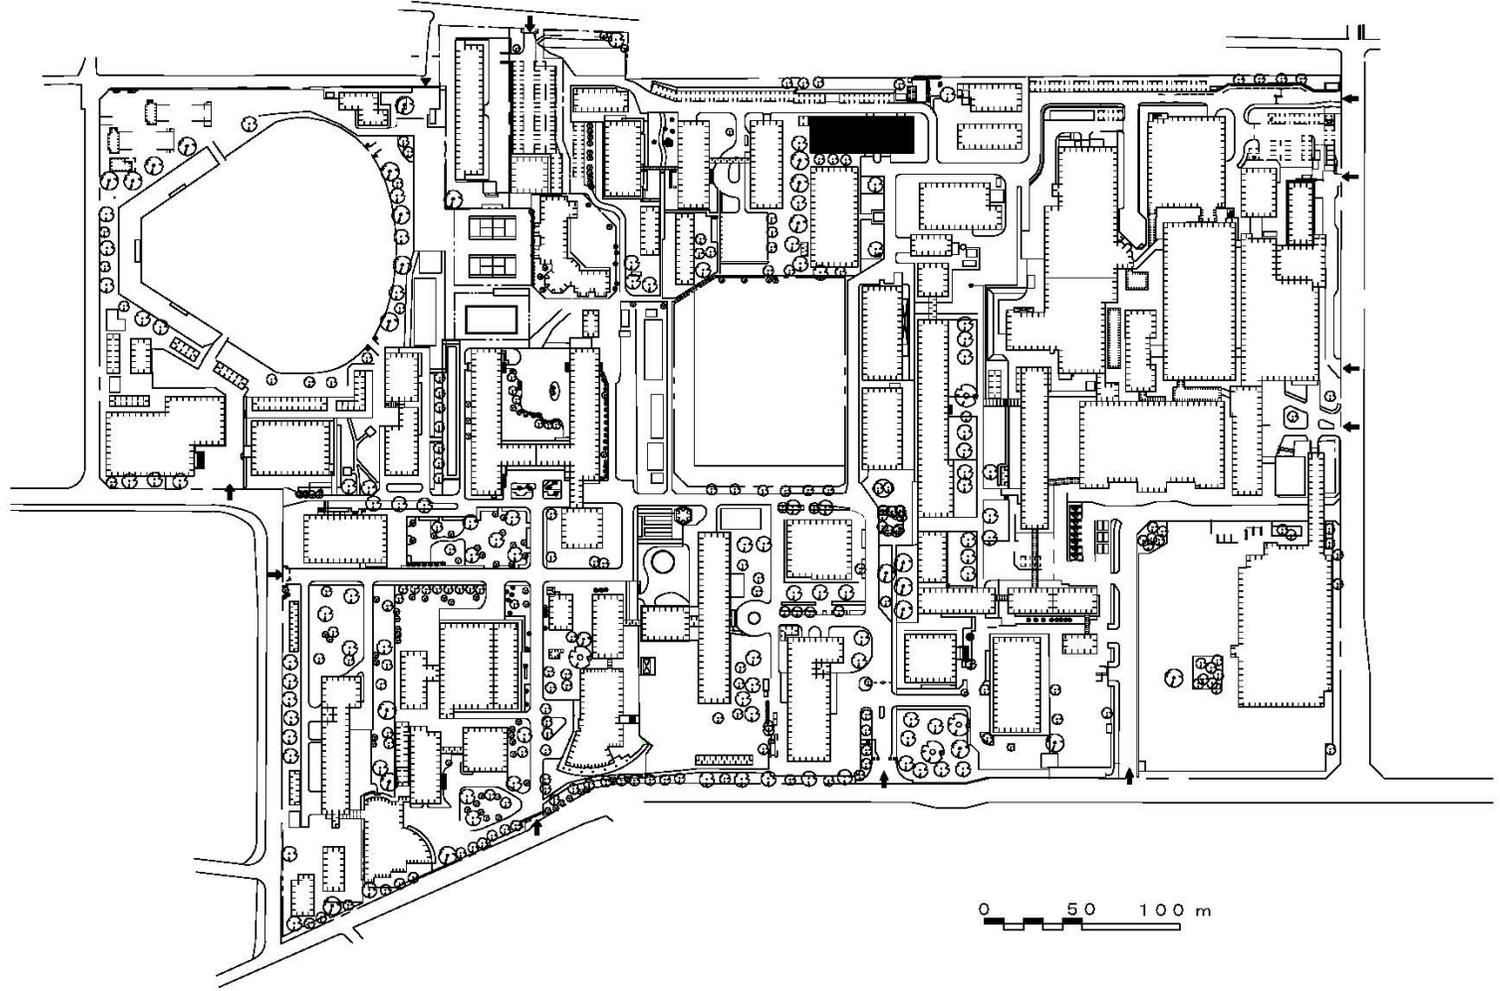



団地名	001 松本	事業名	信州大学(松本)実習棟改修Ⅱ(医学系)	配置図	1/3500
-----	--------	-----	---------------------	-----	--------

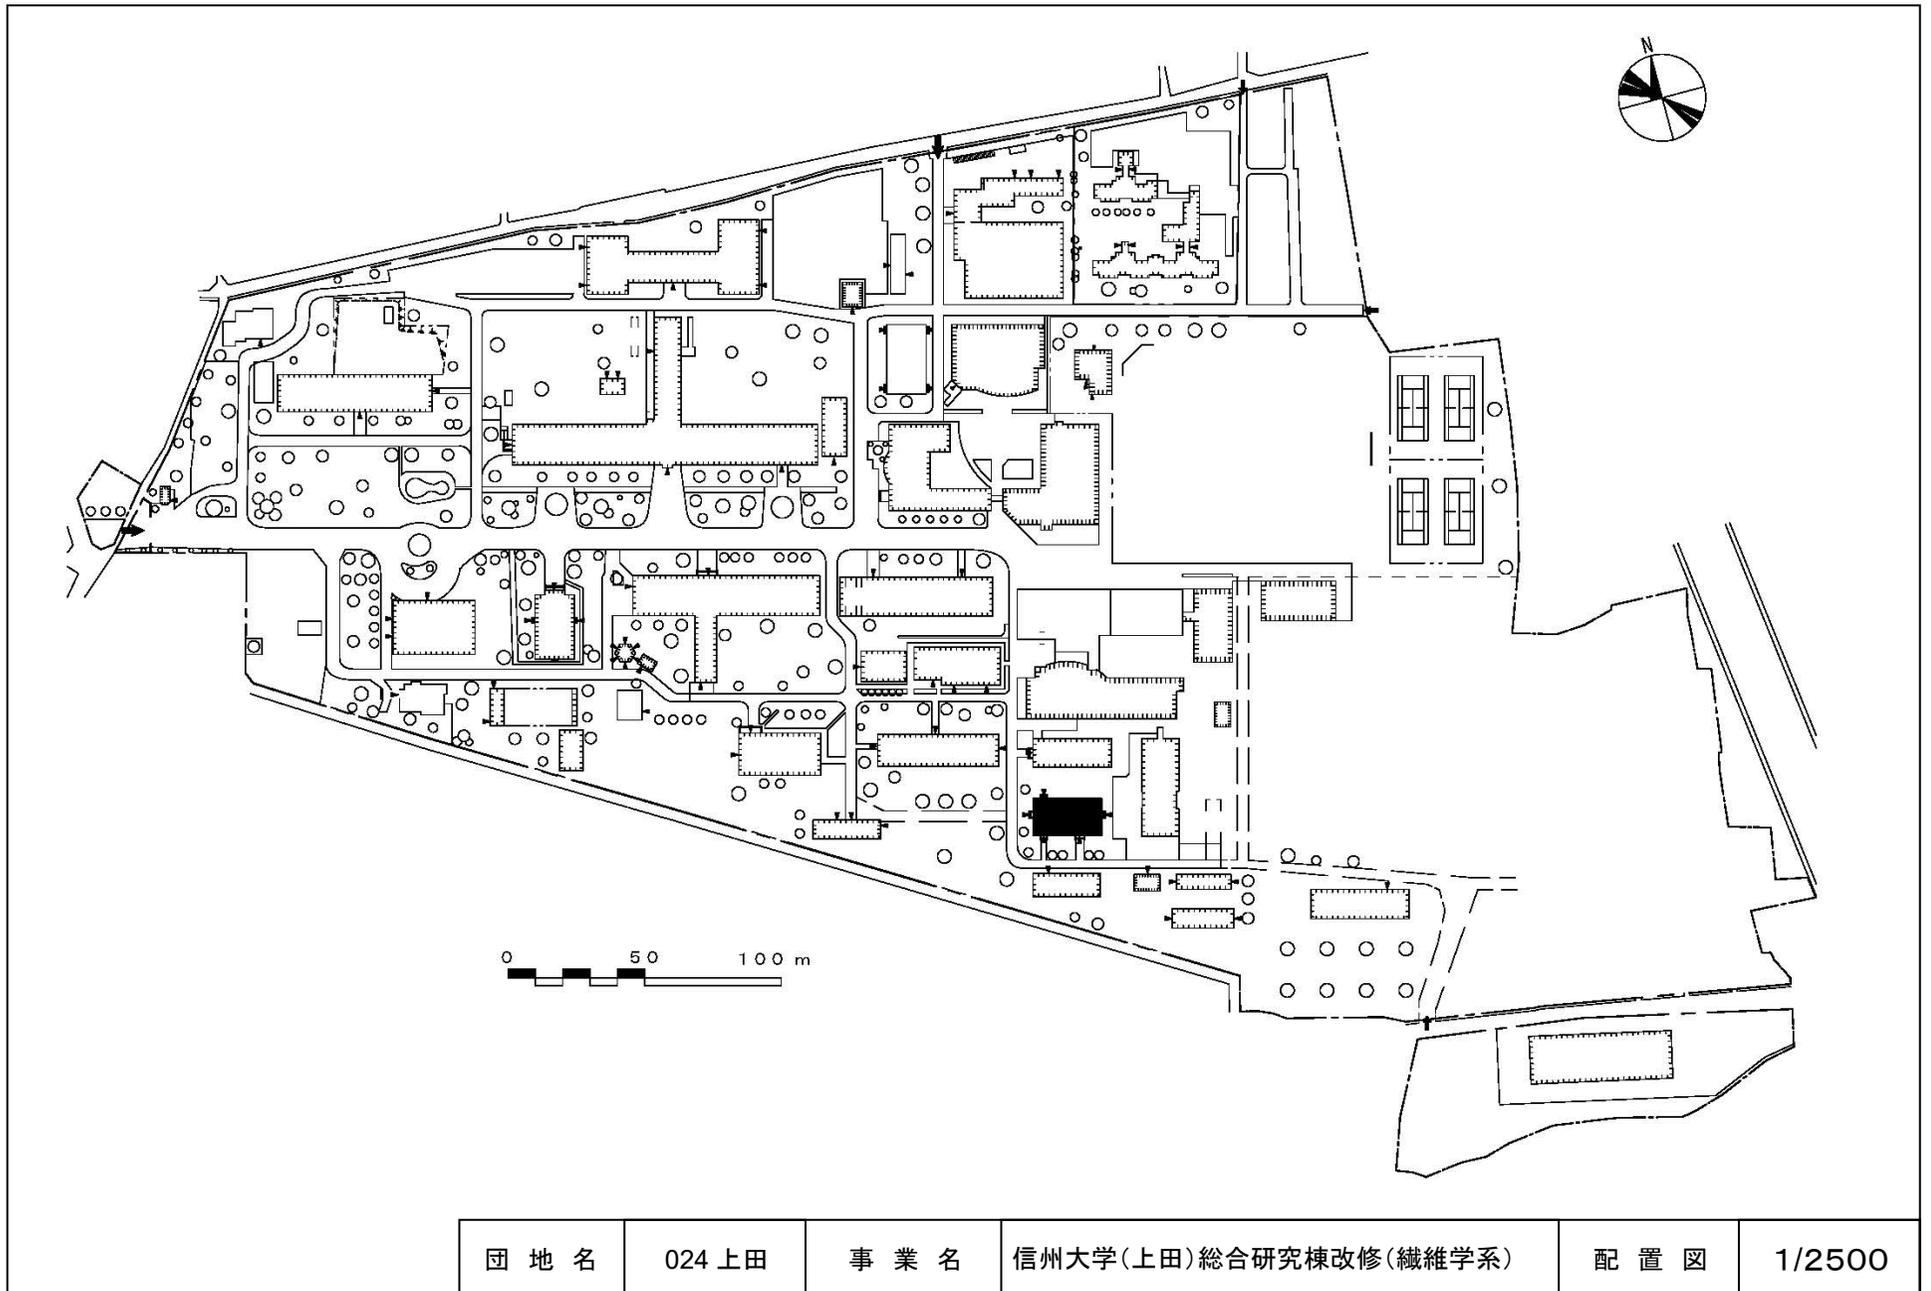


団地名	024 上田	事業名	信州大学(上田)総合研究棟改修(繊維学系)	配置図	1/2500
-----	--------	-----	-----------------------	-----	--------

 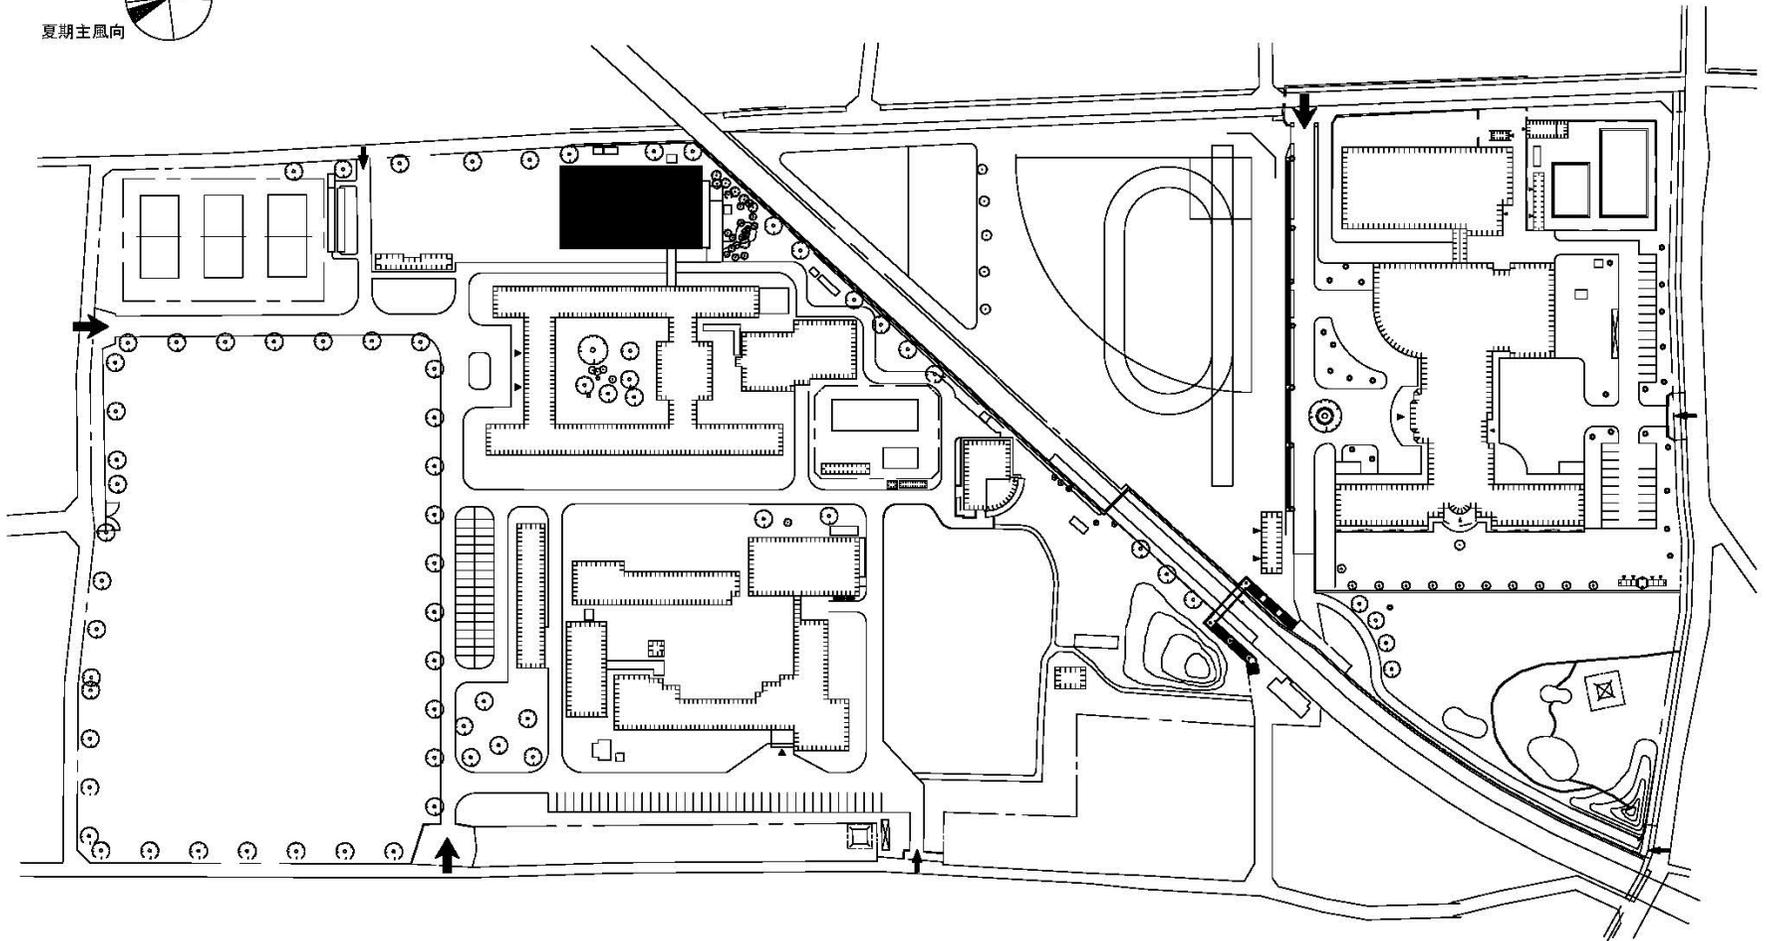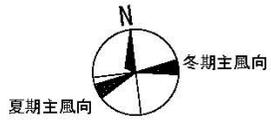


団地名	039 長野附属	事業名	信州大学(長野(附中))屋内体育施設改修	配置図	1/2000
-----	----------	-----	----------------------	-----	--------

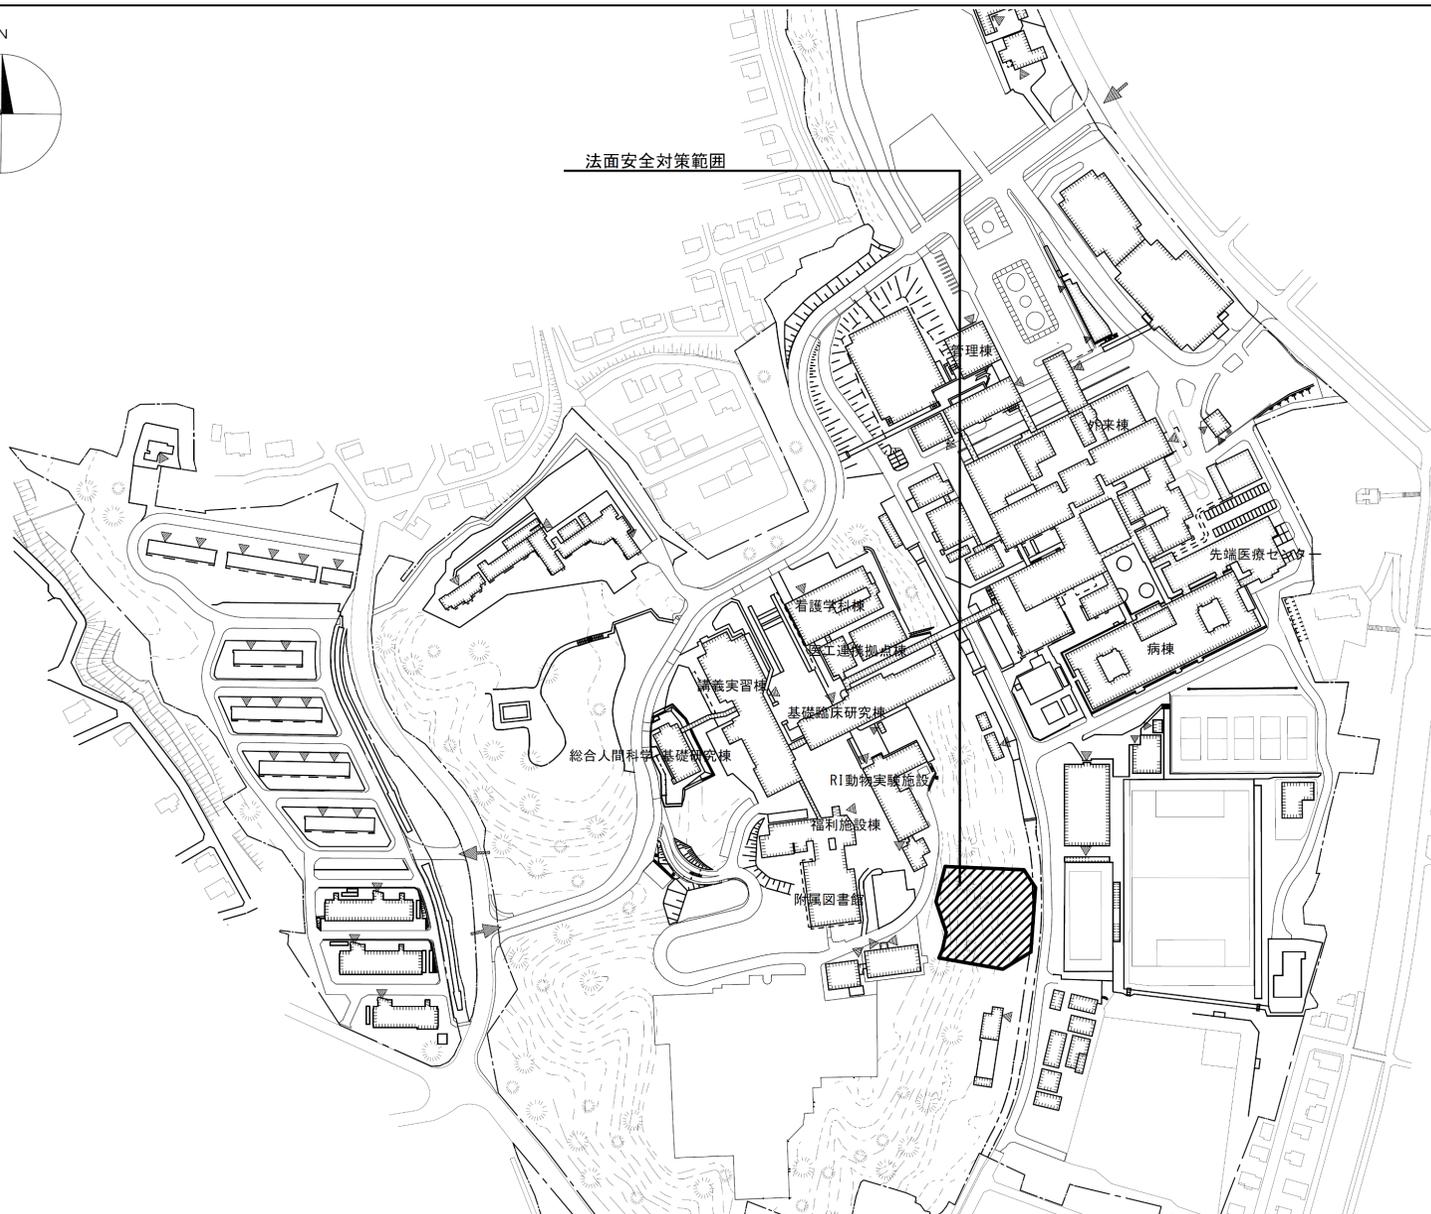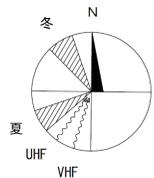


団地名	001 半田	事業名	浜松医科大学(半田)基幹・環境整備(法面安全対策)	配置図	1/4000
-----	--------	-----	---------------------------	-----	--------

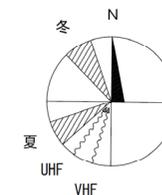



屋外ガス管及び屋外通信線の更新範囲

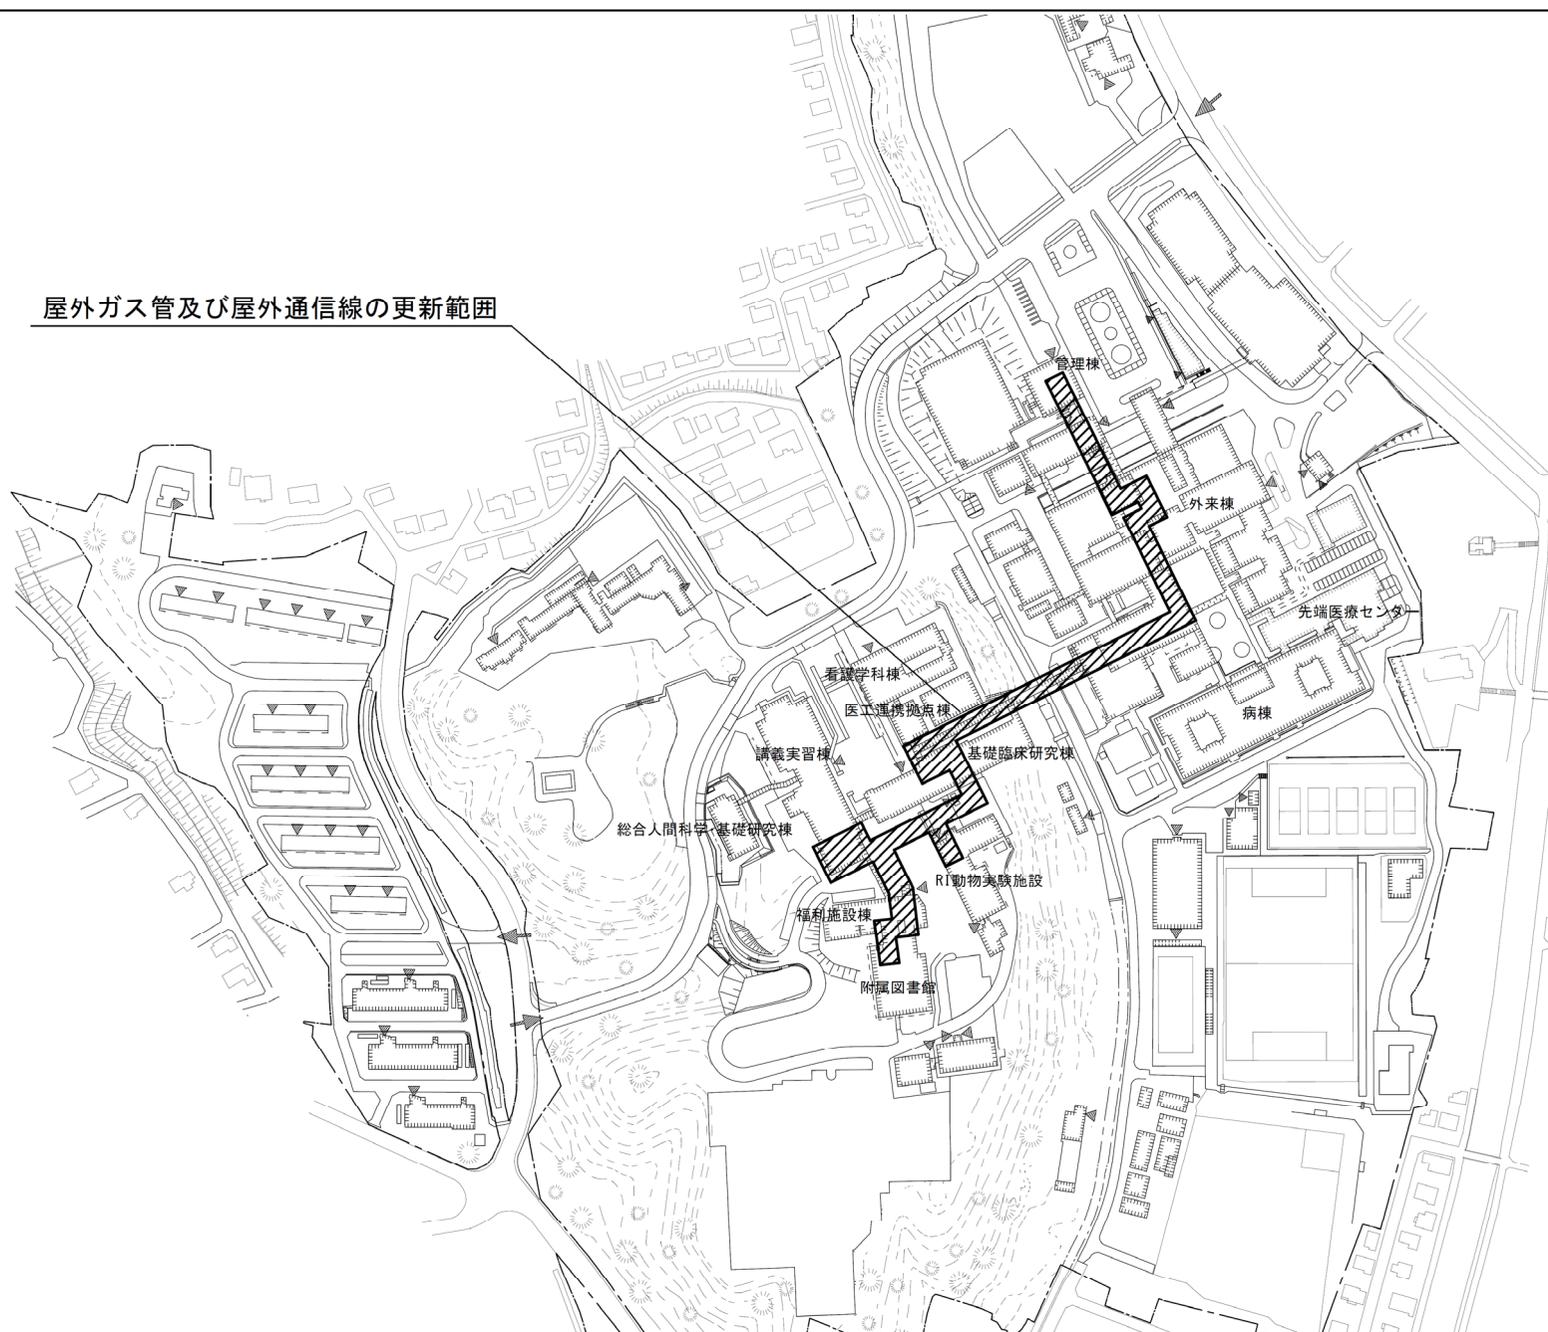


団地名	001 半田	事業名	浜松医科大学(半田)ライフライン再生(ガス設備)	配置図	1/4000
-----	--------	-----	--------------------------	-----	--------

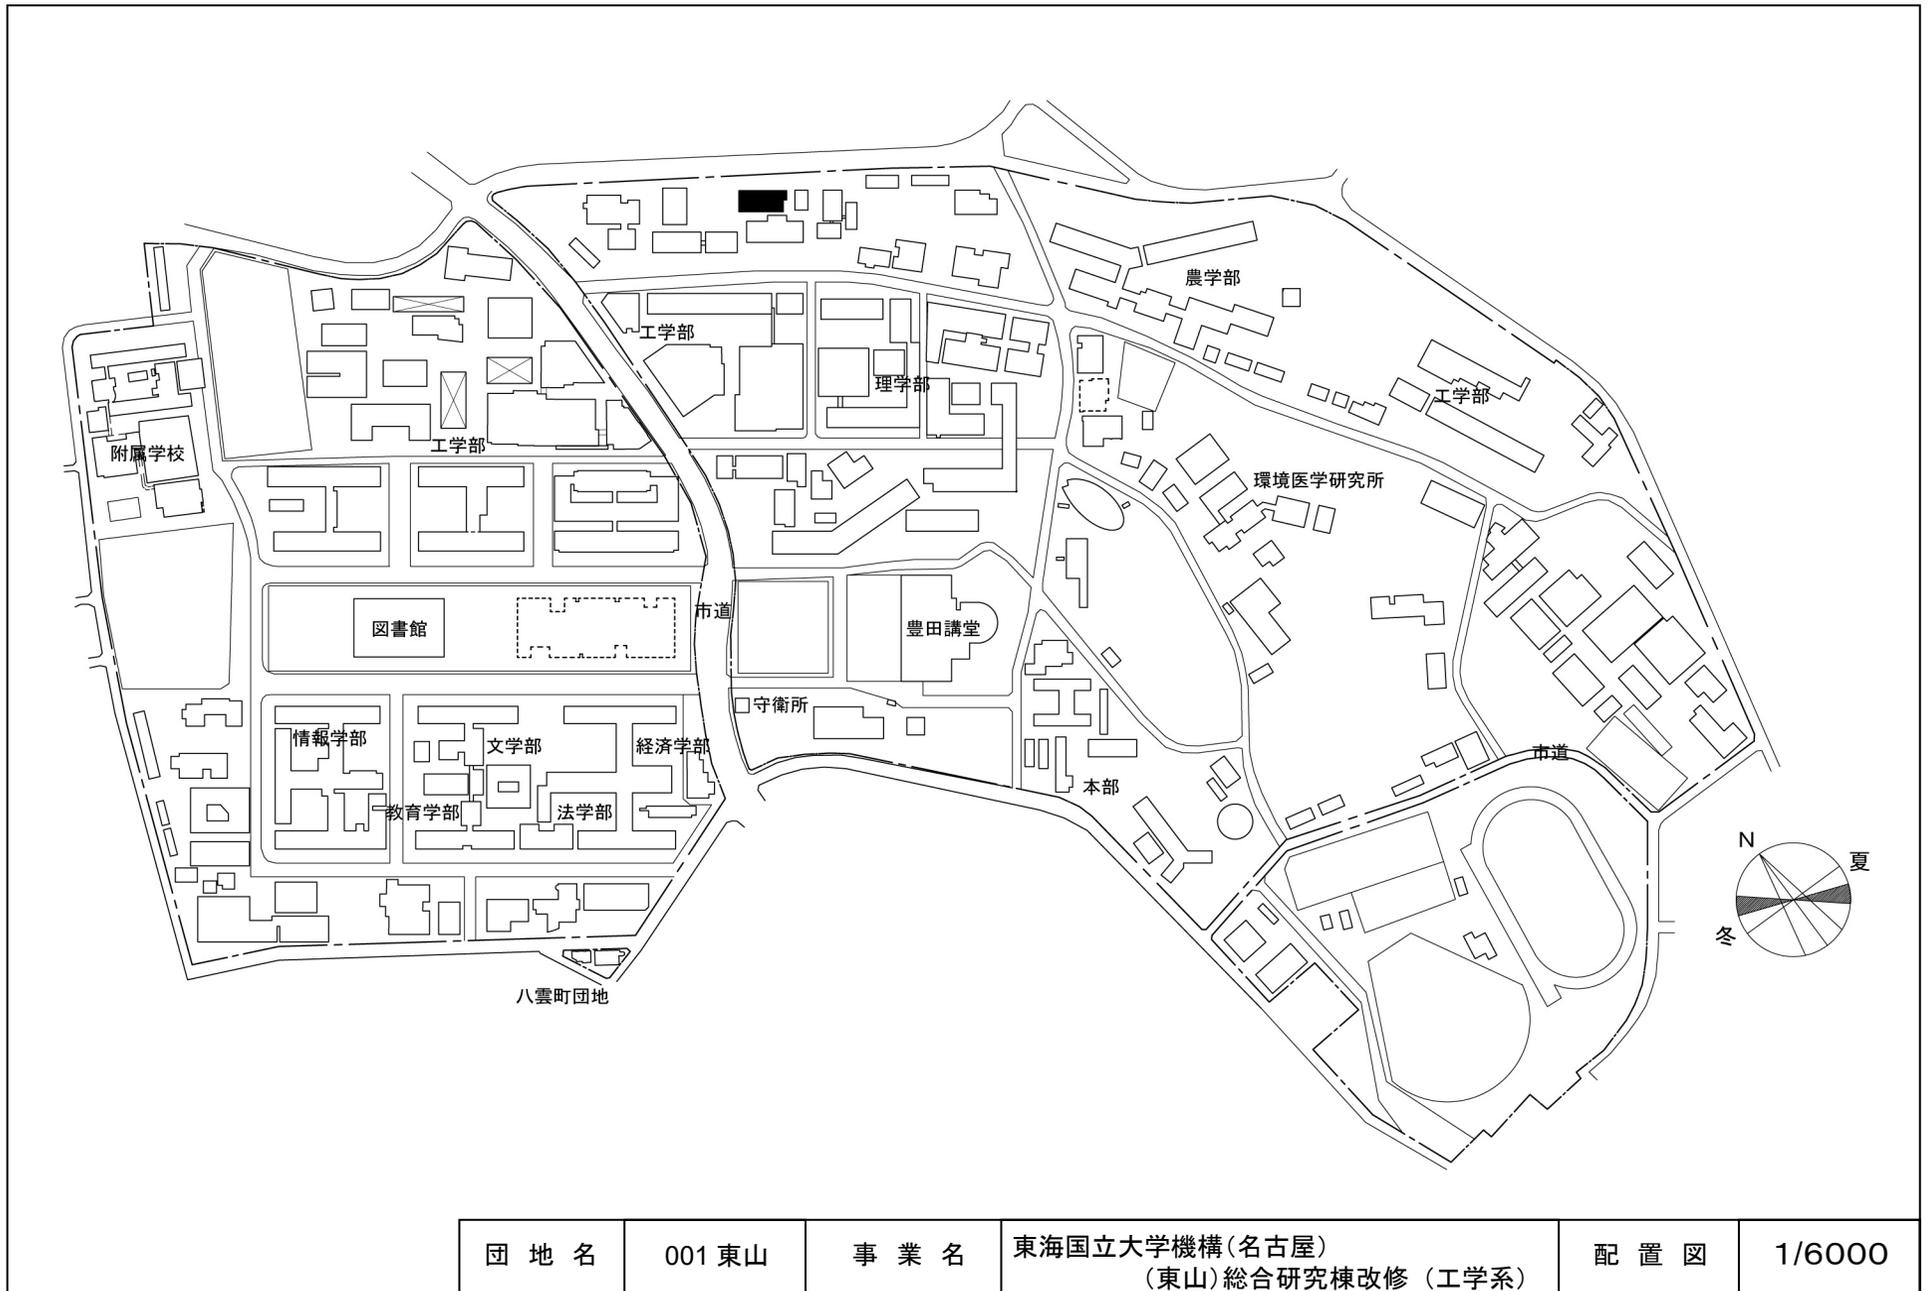


団地名	001 東山	事業名	東海国立大学機構(名古屋) (東山)総合研究棟改修(工学系)	配置図	1/6000
-----	--------	-----	-----------------------------------	-----	--------

 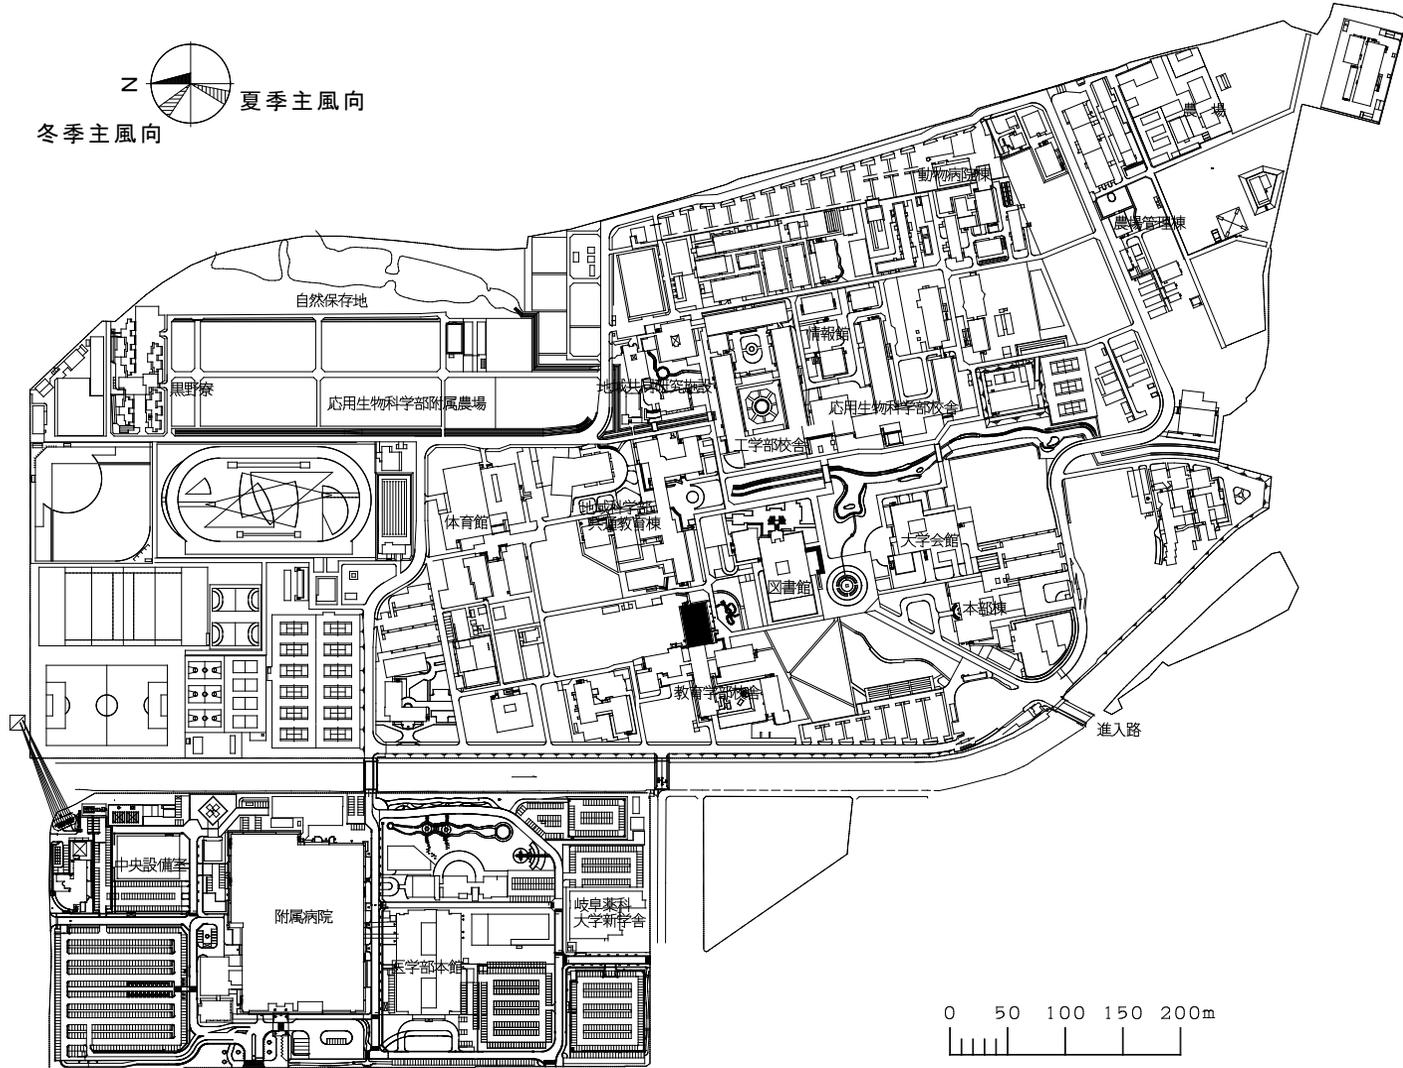

団地名	017 柳戸	事業名	東海国立大学機構(岐阜) (柳戸)総合研究棟改修 I (教育学系)	配置図	1/6,000
-----	--------	-----	--------------------------------------	-----	---------

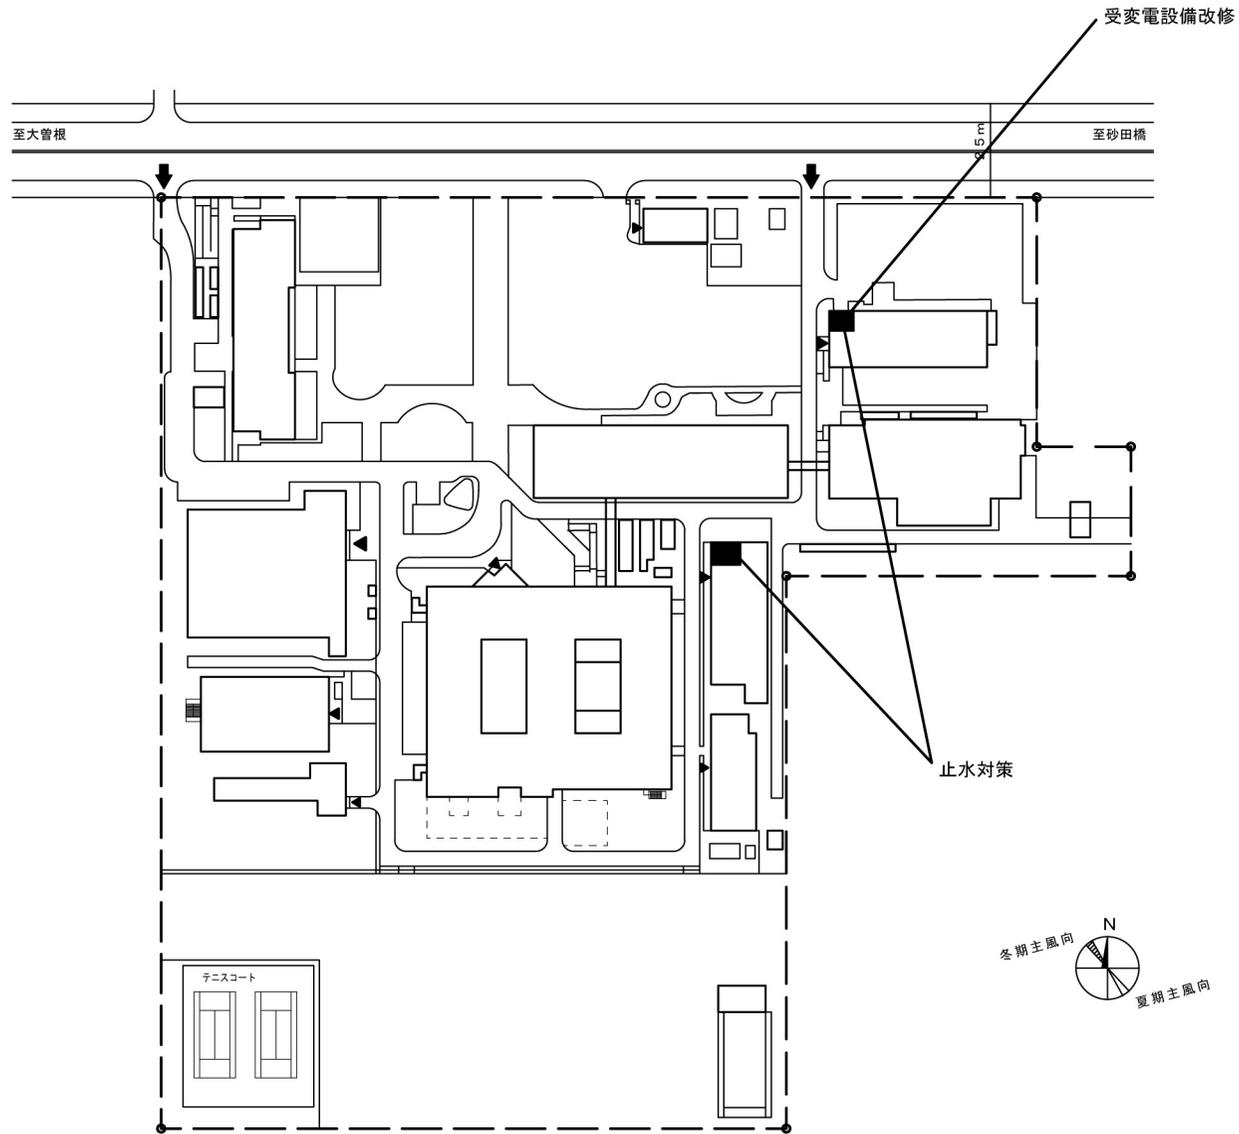


団地名	038 大幸	事業名	東海国立大学機構(名古屋) (東山他)ライフライン再生(受変電設備) 2/2	配置図	1/2000
-----	--------	-----	---	-----	--------

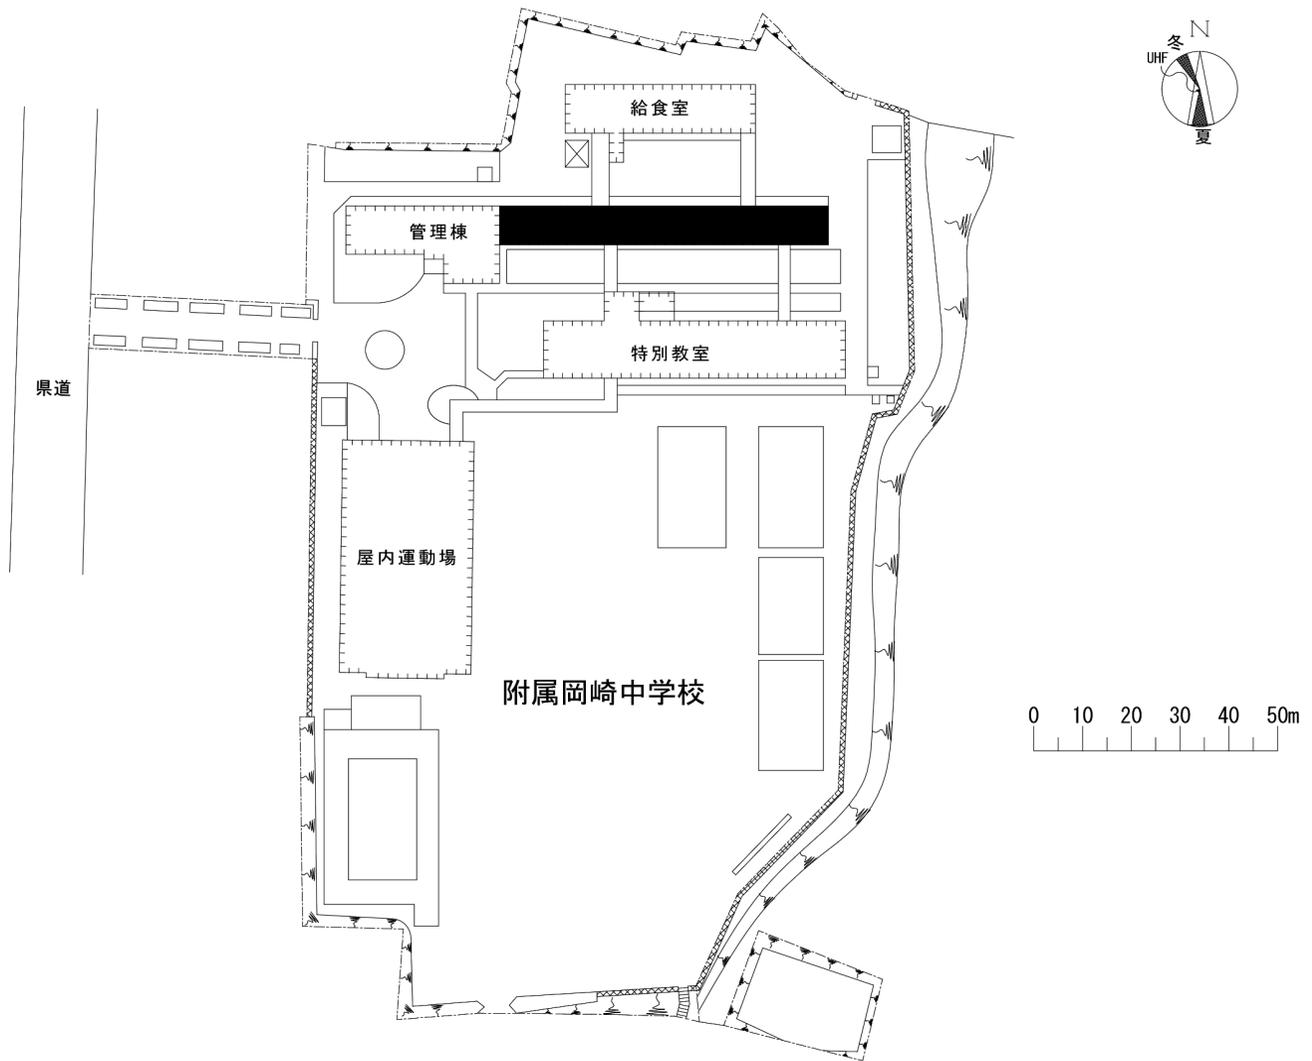

団地名	003 栗林	事業名	愛知教育大学(栗林(附中))校舎改修	配置図	1/1,500
-----	--------	-----	--------------------	-----	---------




屋外給排水設備等の更新範囲

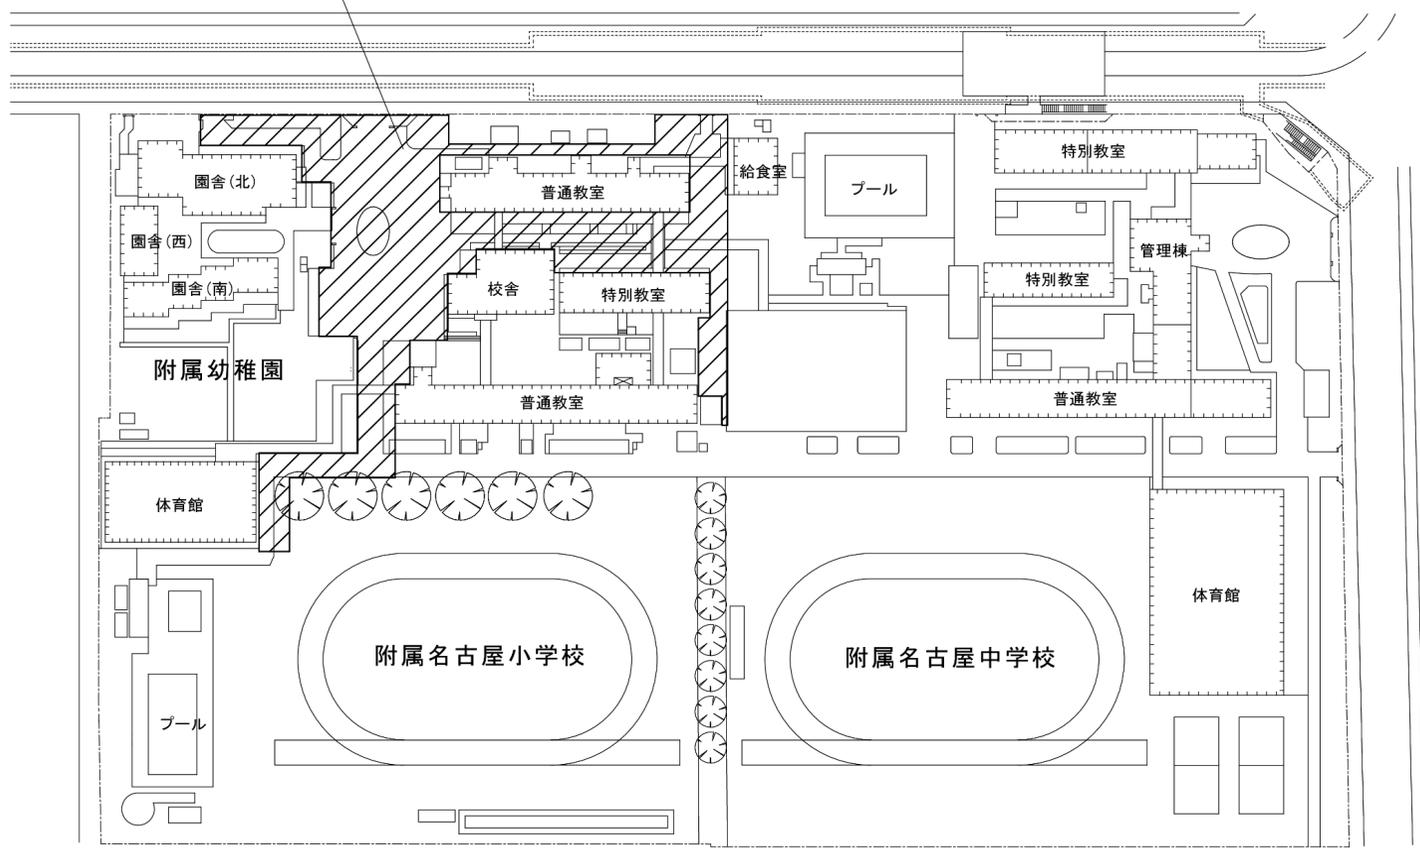

団地名	002 大幸	事業名	愛知教育大学(大幸(附小))ライフライン再生 (給排水設備等)	配置図	1/2,000
-----	--------	-----	------------------------------------	-----	---------



電気設備の更新範囲


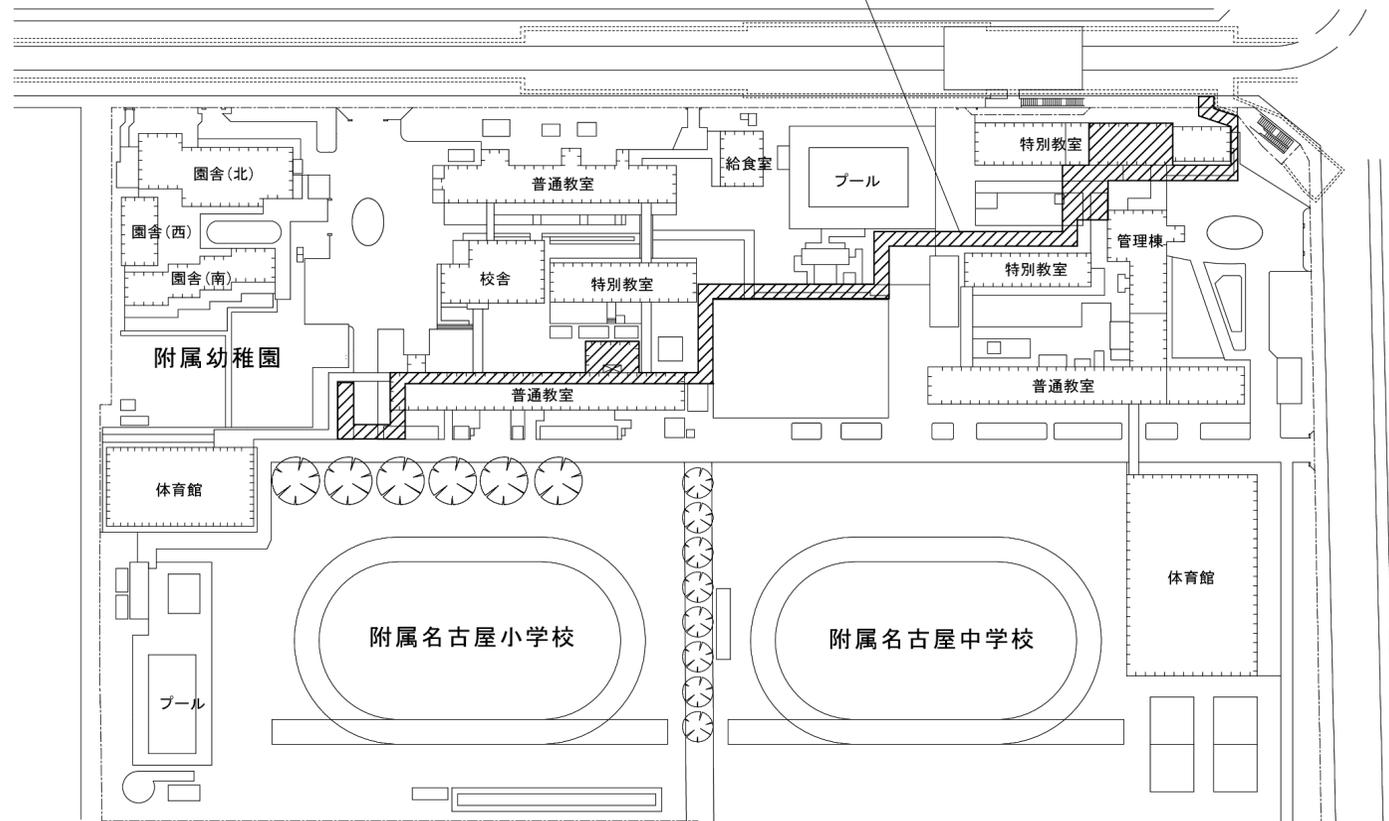


団地名	002 大幸	事業名	愛知教育大学(大幸(附小中))ライフライン再生(電気設備)	配置図	1/2,000
-----	--------	-----	-------------------------------	-----	---------





0 10 20 30 40 50 70 100 150 200m


団地名	001 御器所	事業名	名古屋工業大学(御器所)本部棟改修Ⅱ	配置図	1/3000
-----	---------	-----	--------------------	-----	--------

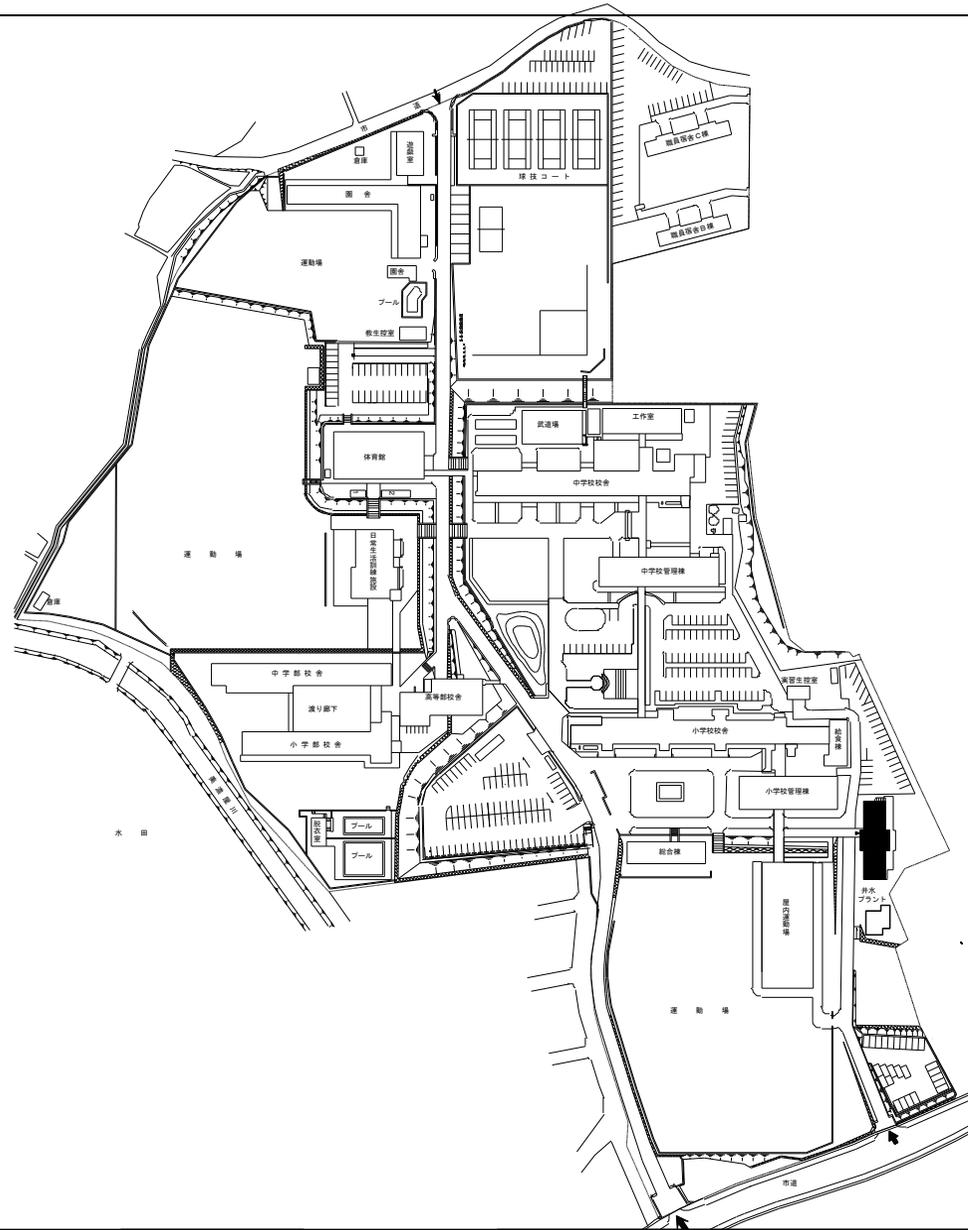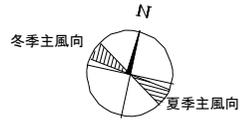


団地名	006 観音寺	事業名	三重大学(観音寺(附小))校舎改修	配置図	1/3000
-----	---------	-----	-------------------	-----	--------

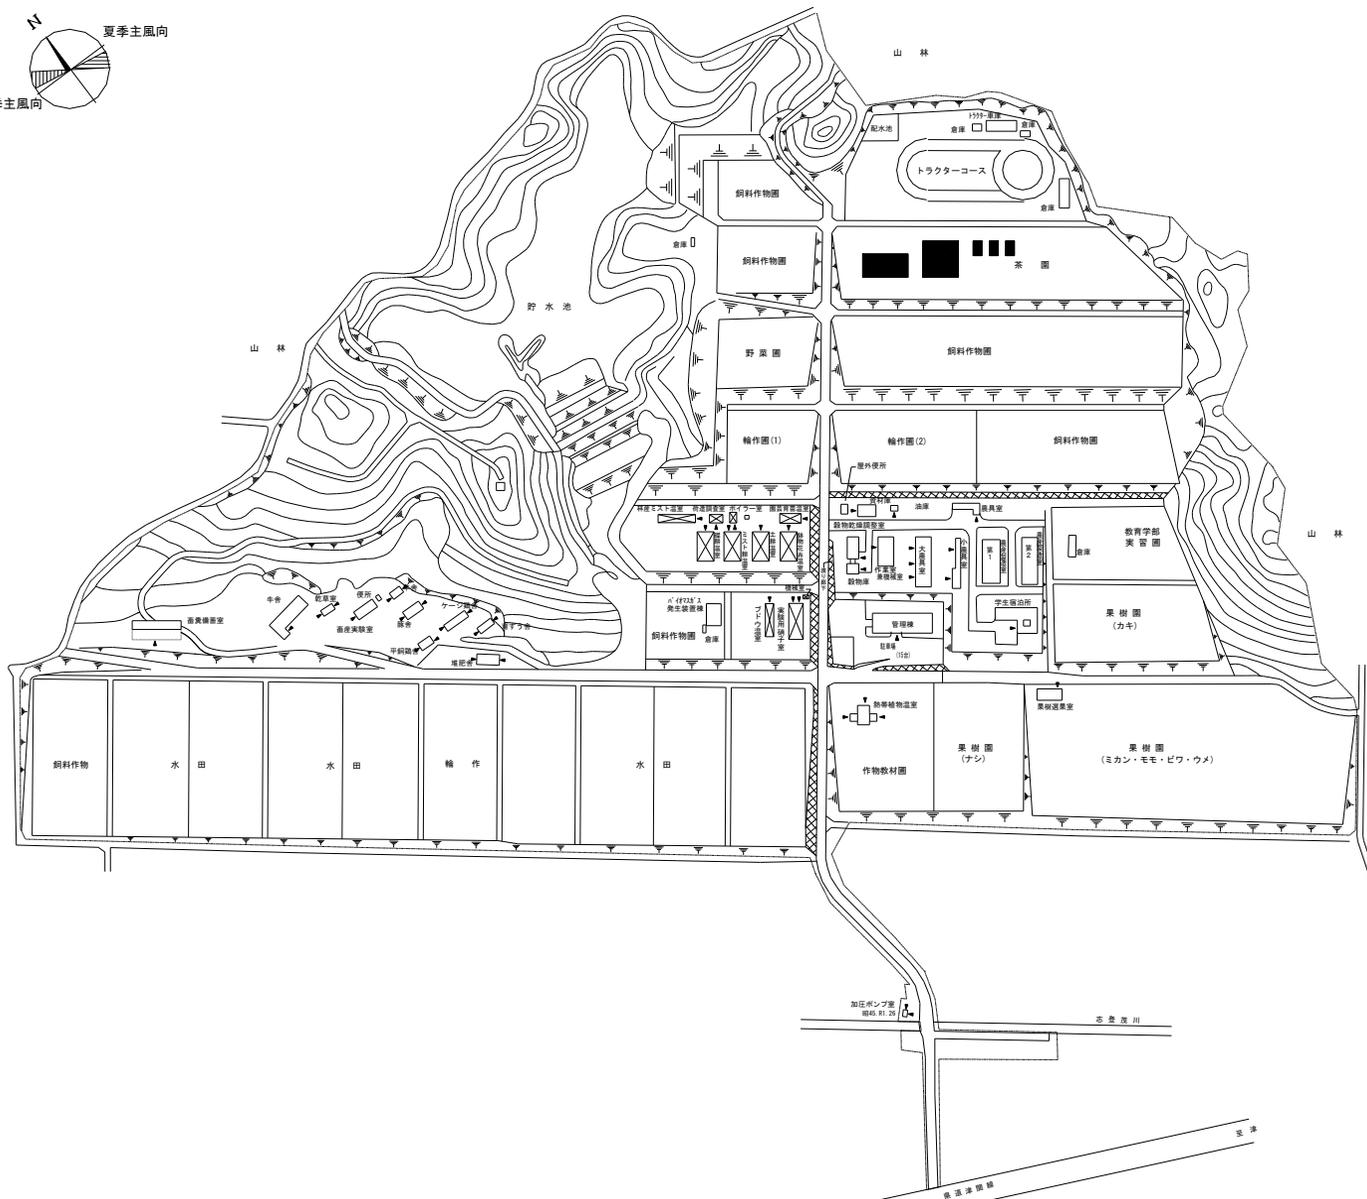 


団地名	003 高野尾	事業名	三重大学(高野尾)実習棟改築(生物資源学系)	配置図	1/5000
-----	---------	-----	------------------------	-----	--------

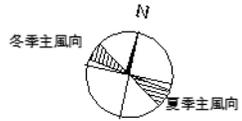


空調設備の設置

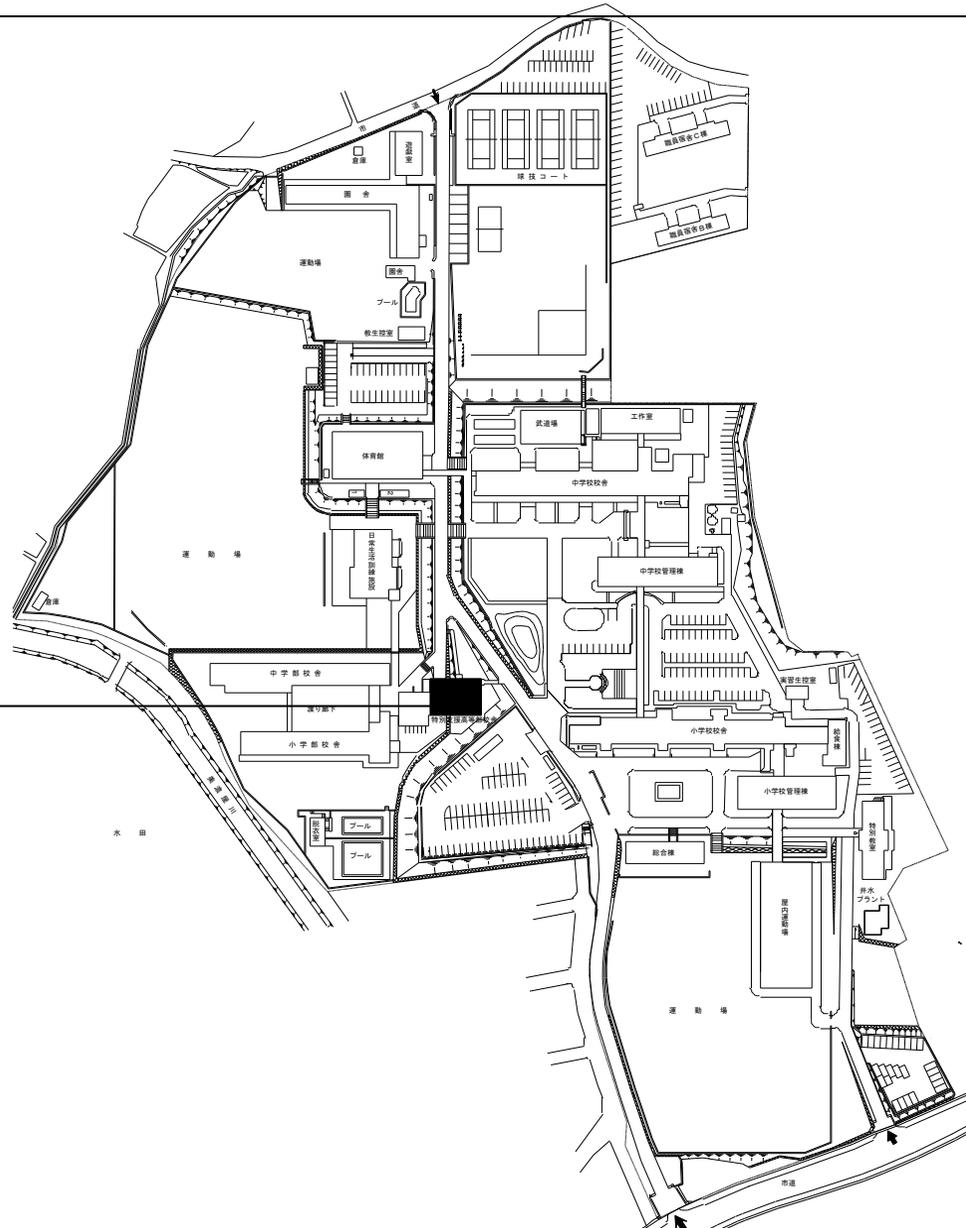


団地名	006 観音寺	事業名	三重大学(観音寺(附特))基幹・環境整備(空調設備)	配置図	1/3000
-----	---------	-----	----------------------------	-----	--------

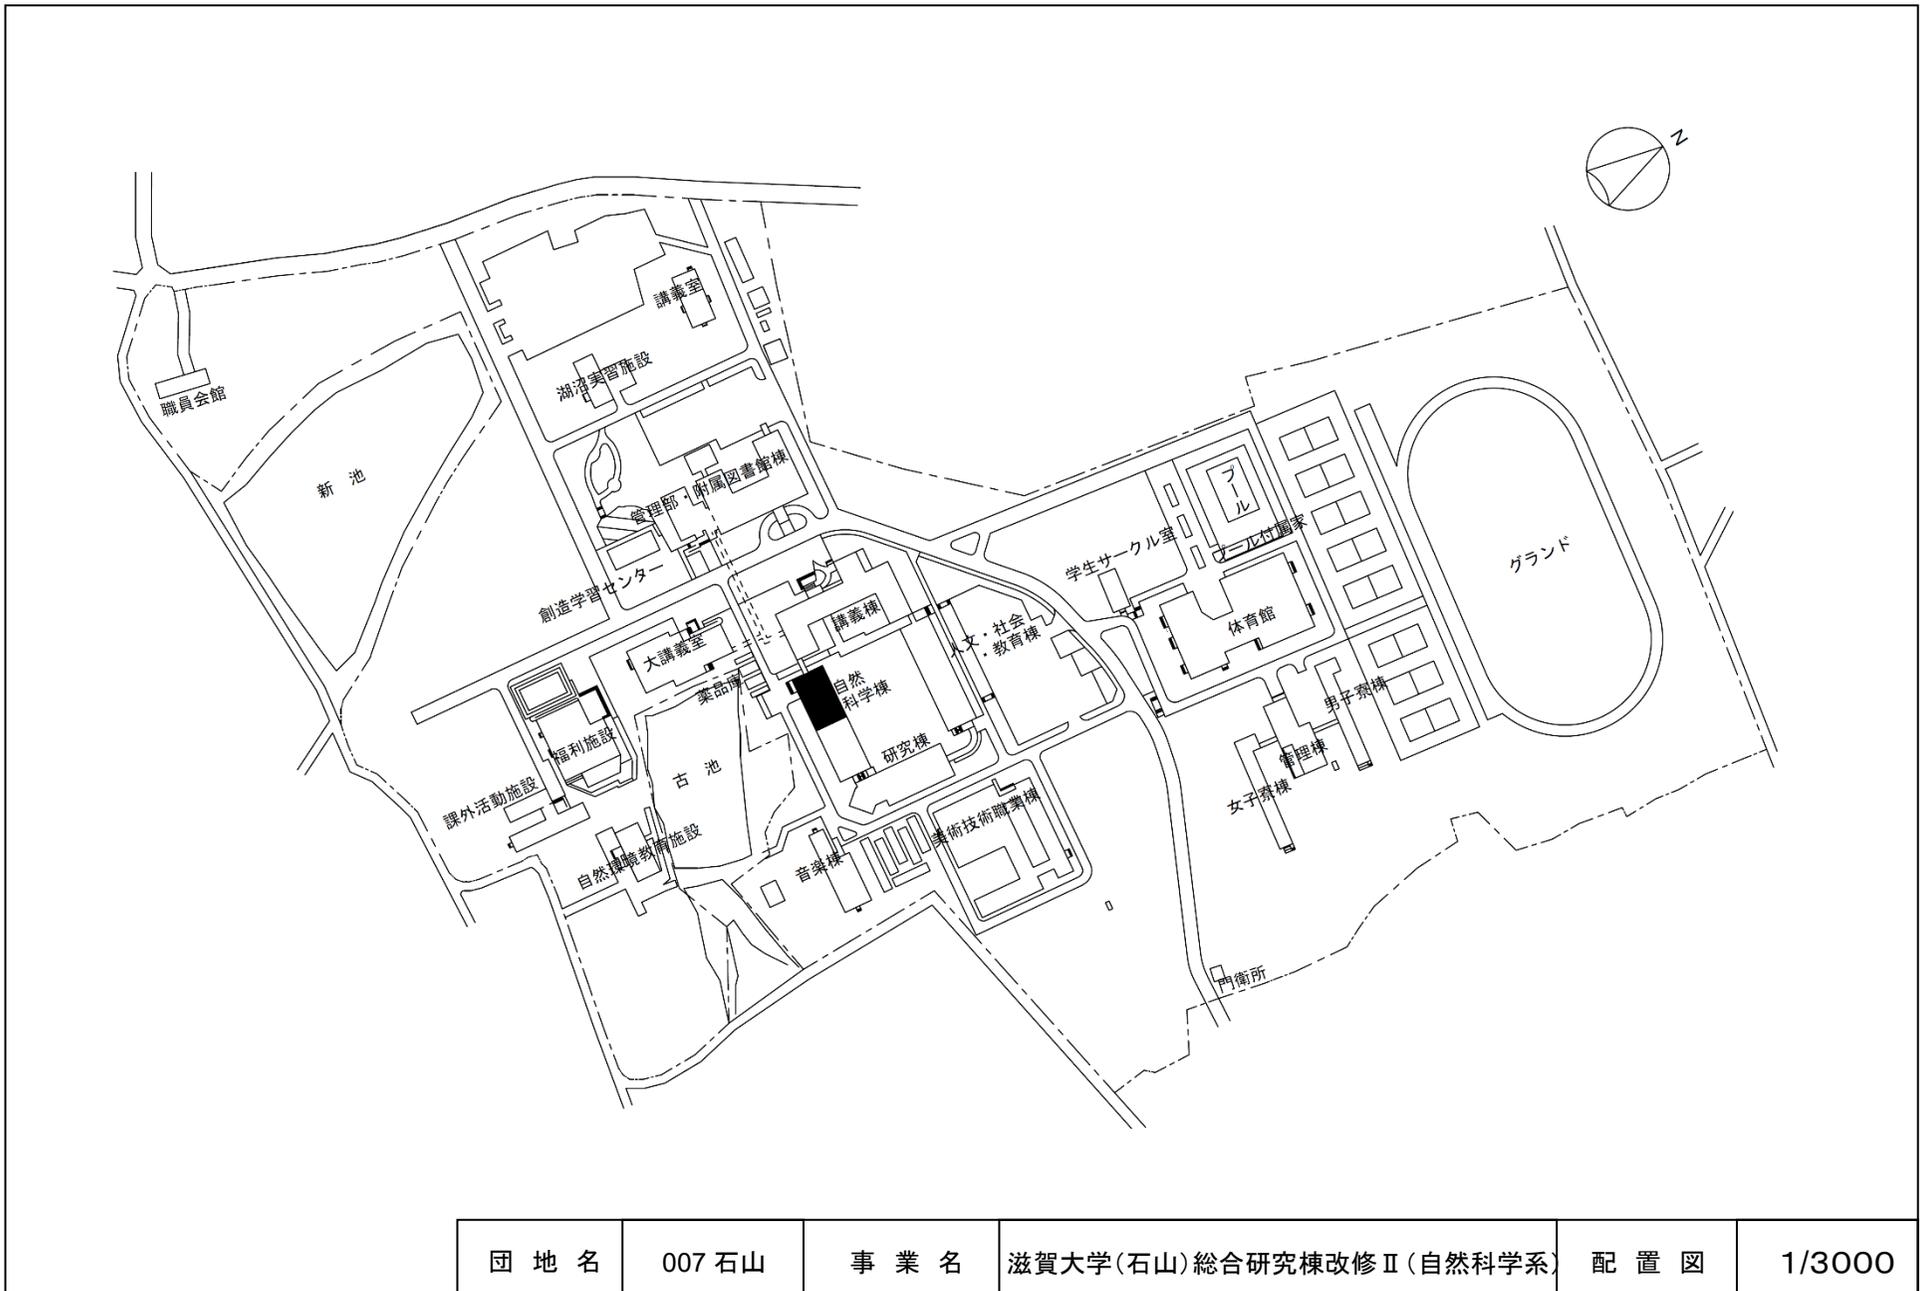


団地名	007石山	事業名	滋賀大学(石山)総合研究棟改修Ⅱ(自然科学系)	配置図	1/3000
-----	-------	-----	-------------------------	-----	--------

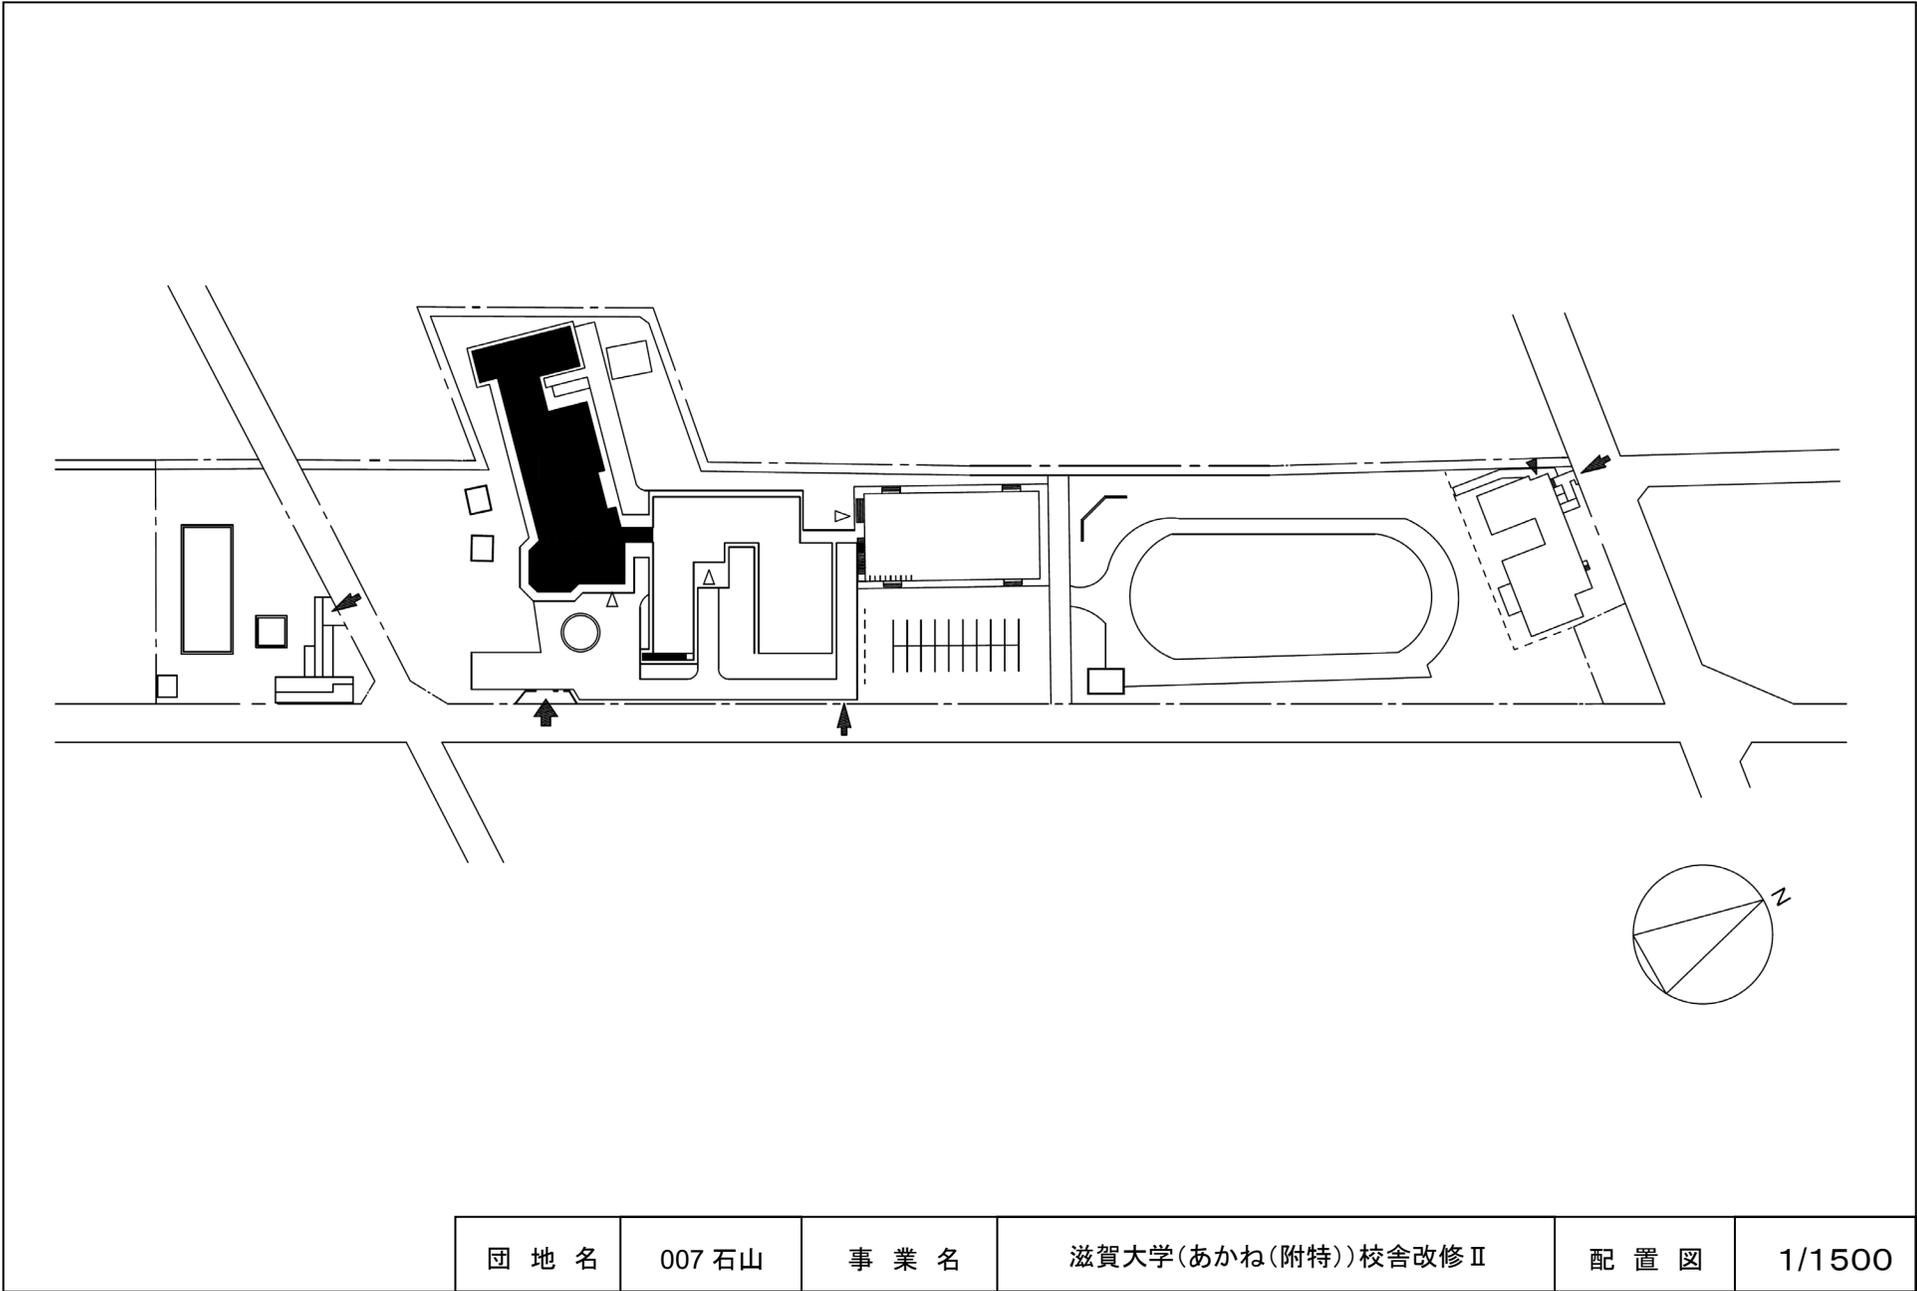


団地名	007 石山	事業名	滋賀大学(あかね(附特))校舎改修Ⅱ	配置図	1/1500
-----	--------	-----	--------------------	-----	--------

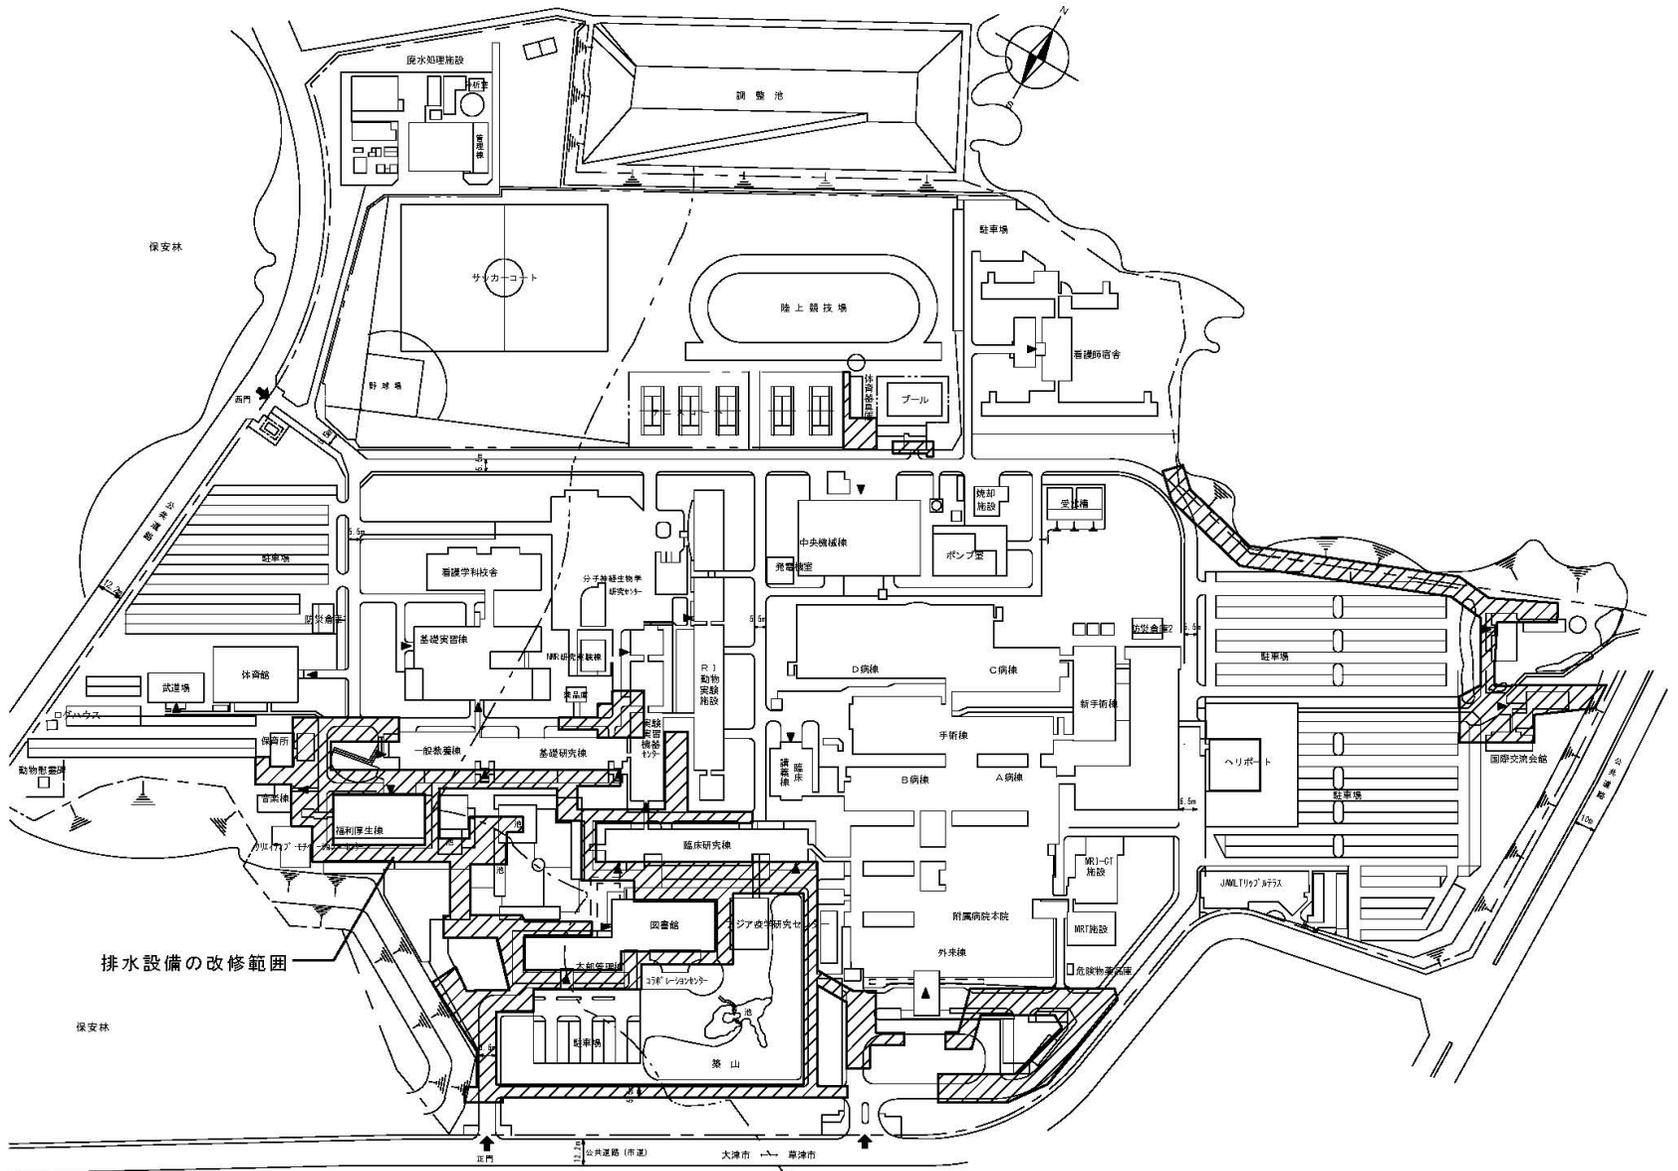

団地名	001 瀬田月輪	事業名	滋賀医科大学(瀬田月輪)ライフライン再生(排水設備)	配置図	1/3400
-----	----------	-----	----------------------------	-----	--------

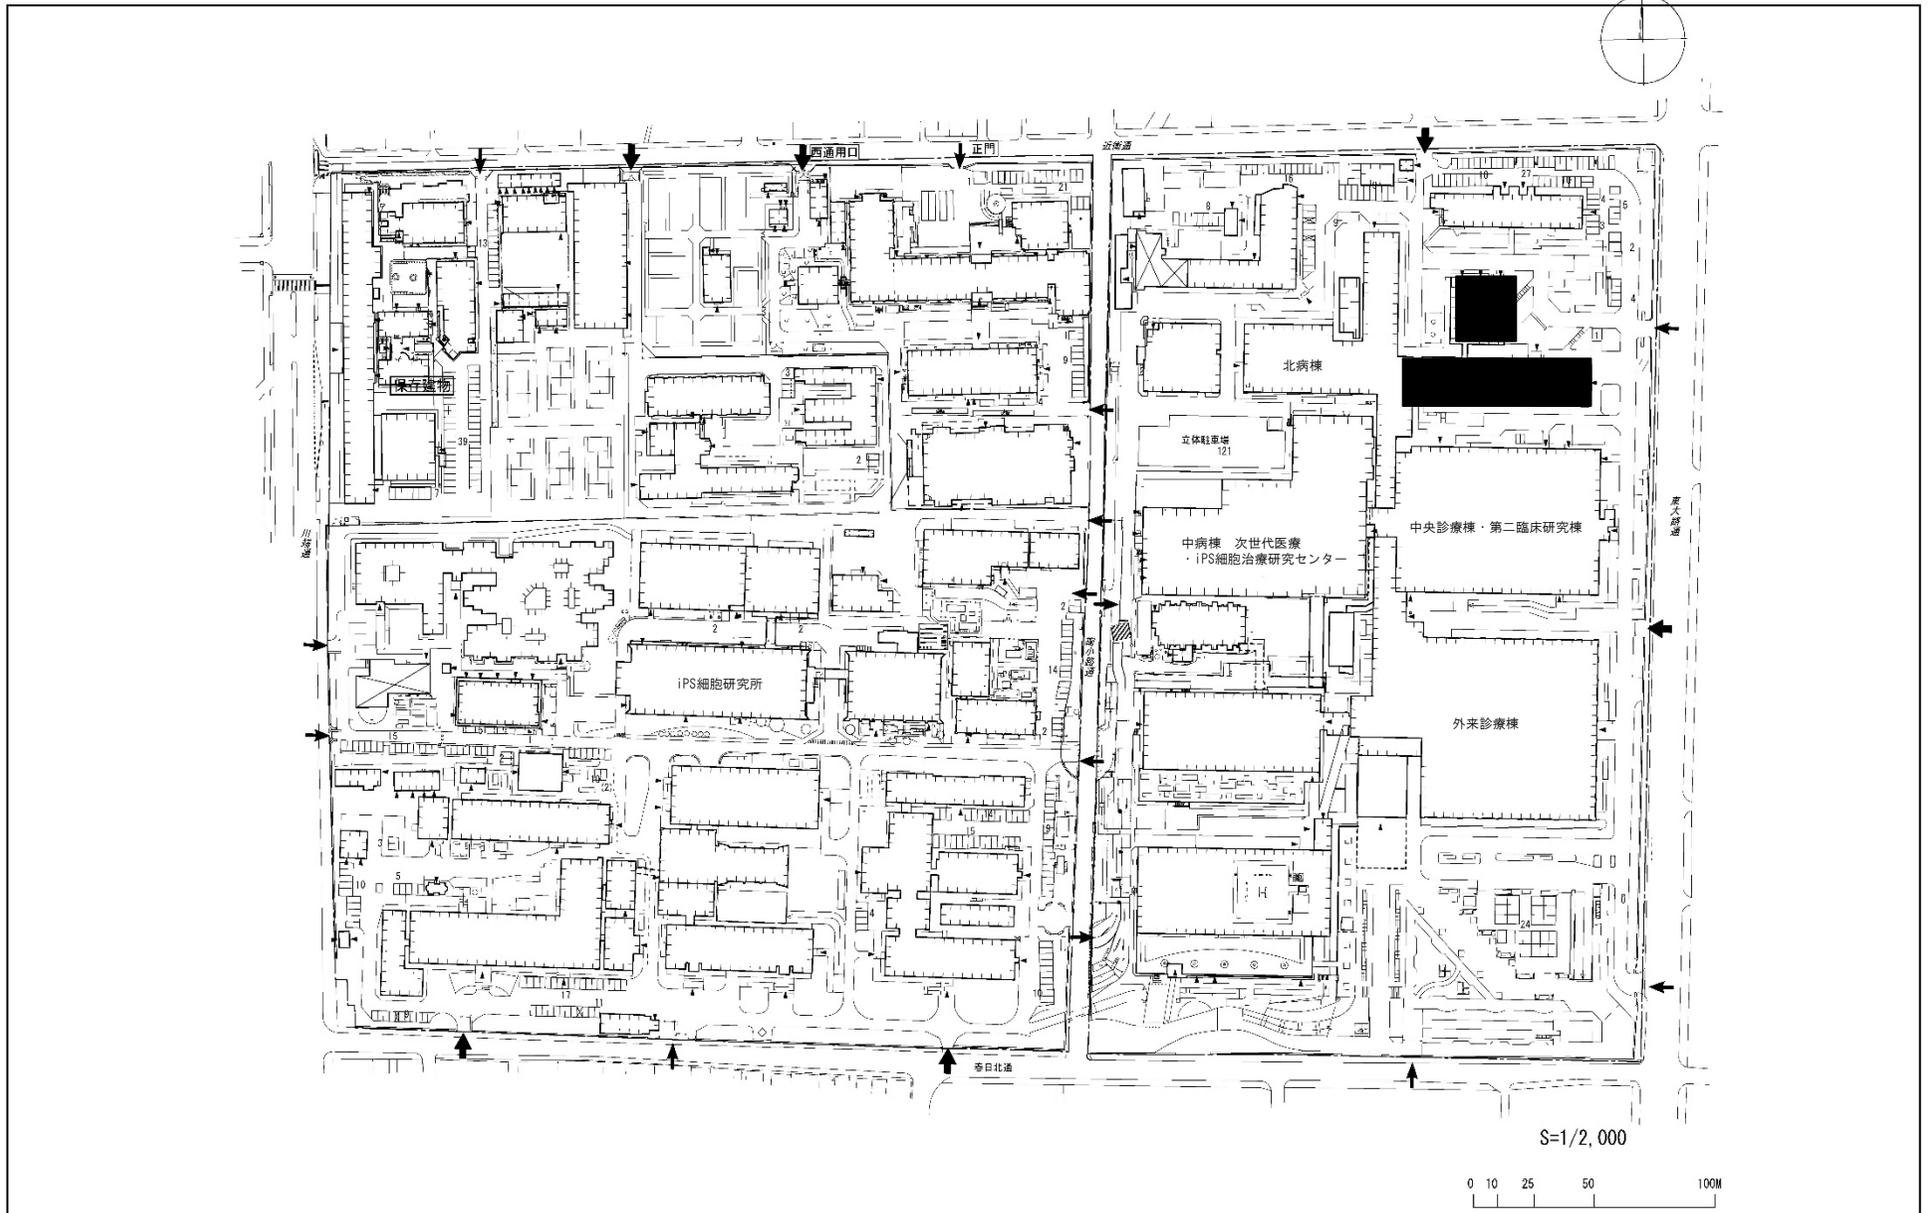


団地名	003南部	事業名	京都大学(吉田)総合研究棟改修I(医学系)	配置図	1/2000
-----	-------	-----	-----------------------	-----	--------

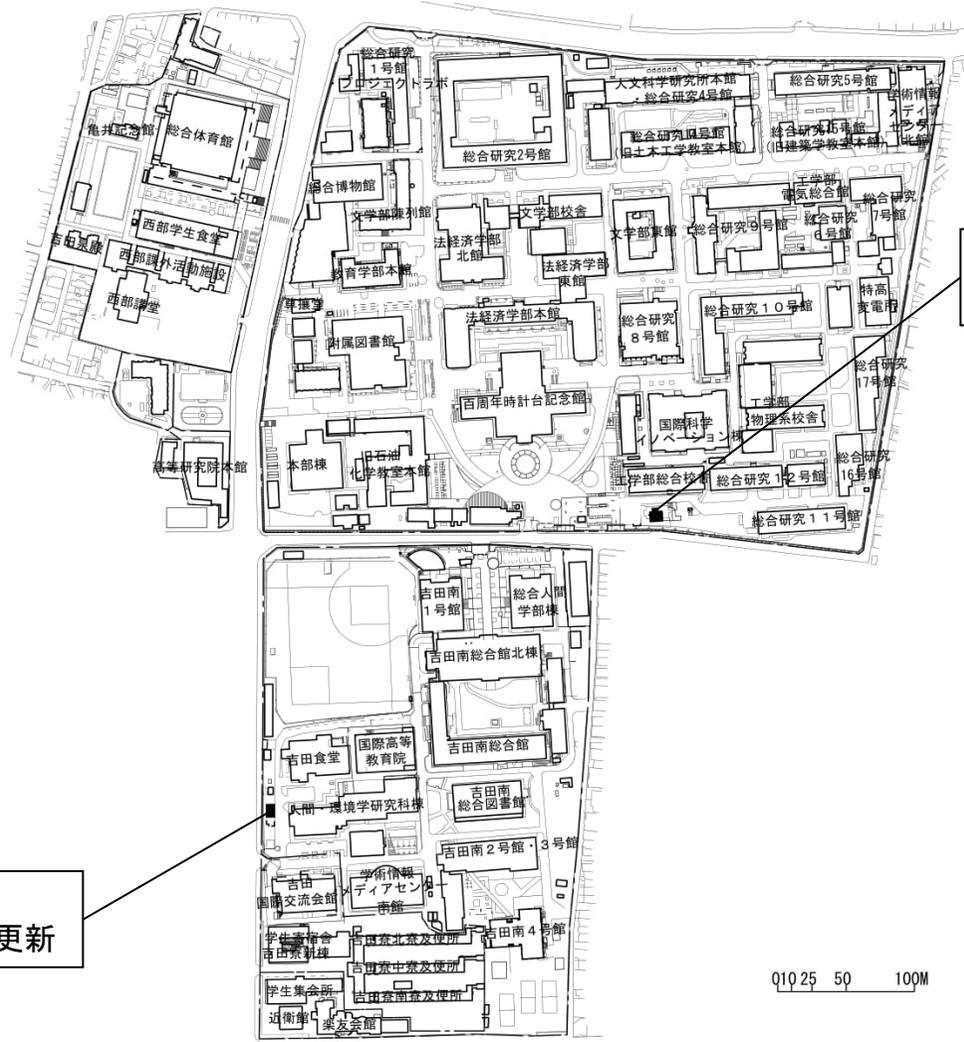

実験排水設備機器更新
実験排水設備監視装置更新

実験排水設備機器更新
実験排水設備監視装置更新

団地名	001中央	事業名	京都大学(吉田)ライフライン再生(実験排水処理設備) 1/3	配置図	1/5000
-----	-------	-----	--------------------------------	-----	--------

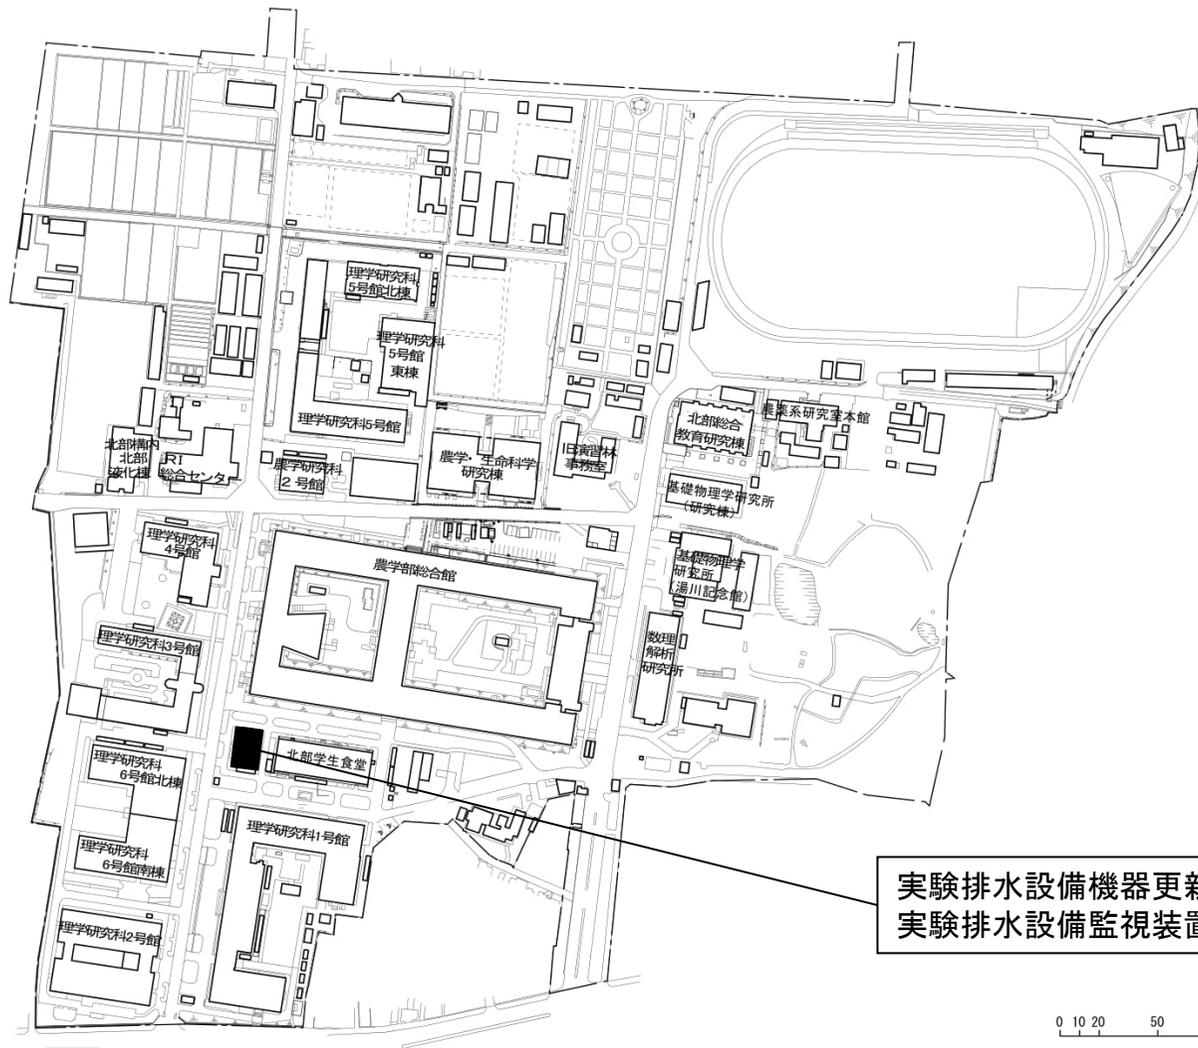


団地名	002 北部	事業名	京都大学(吉田)ライフライン再生(実験排水処理設備) 2/3	配置図	1/3500
-----	--------	-----	--------------------------------	-----	--------



実験排水設備機器更新
実験排水設備監視装置更新


実験排水設備機器更新
実験排水設備監視装置更新

実験排水設備機器更新
実験排水設備監視装置更新



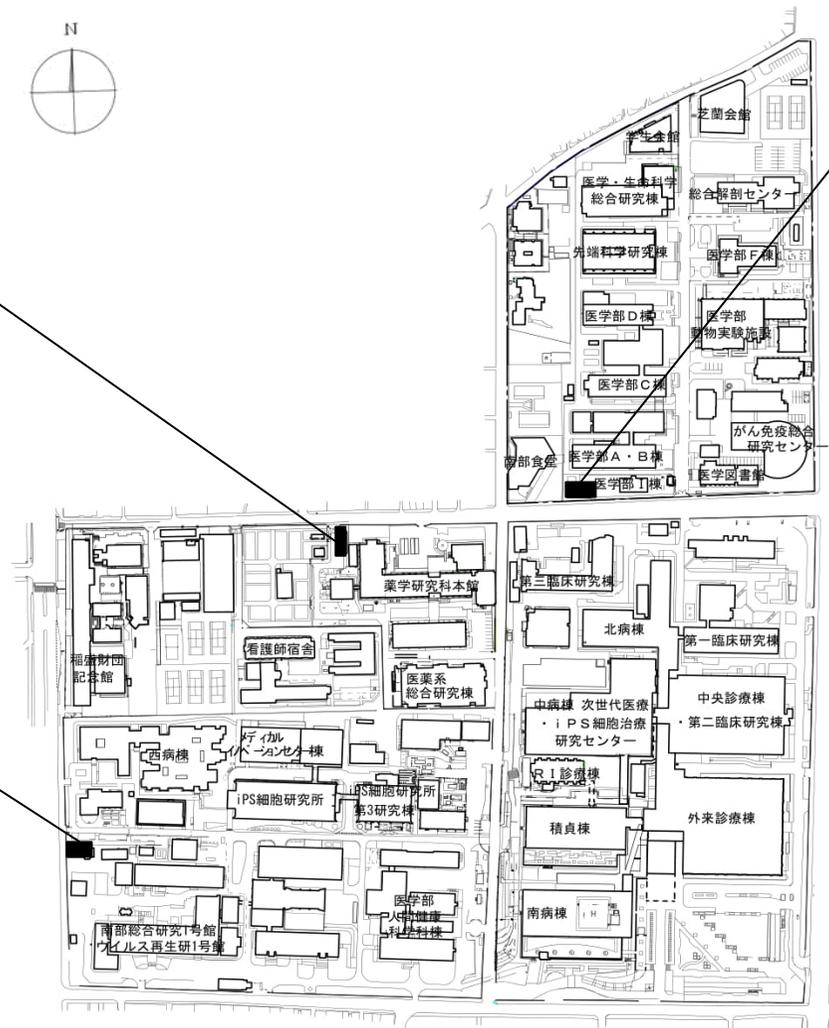


0 10 25 50 100M


団地名	003 南部	事業名	京都大学(吉田)ライフライン再生(実験排水処理設備) 3/3	配置図	1/5000
-----	--------	-----	--------------------------------	-----	--------

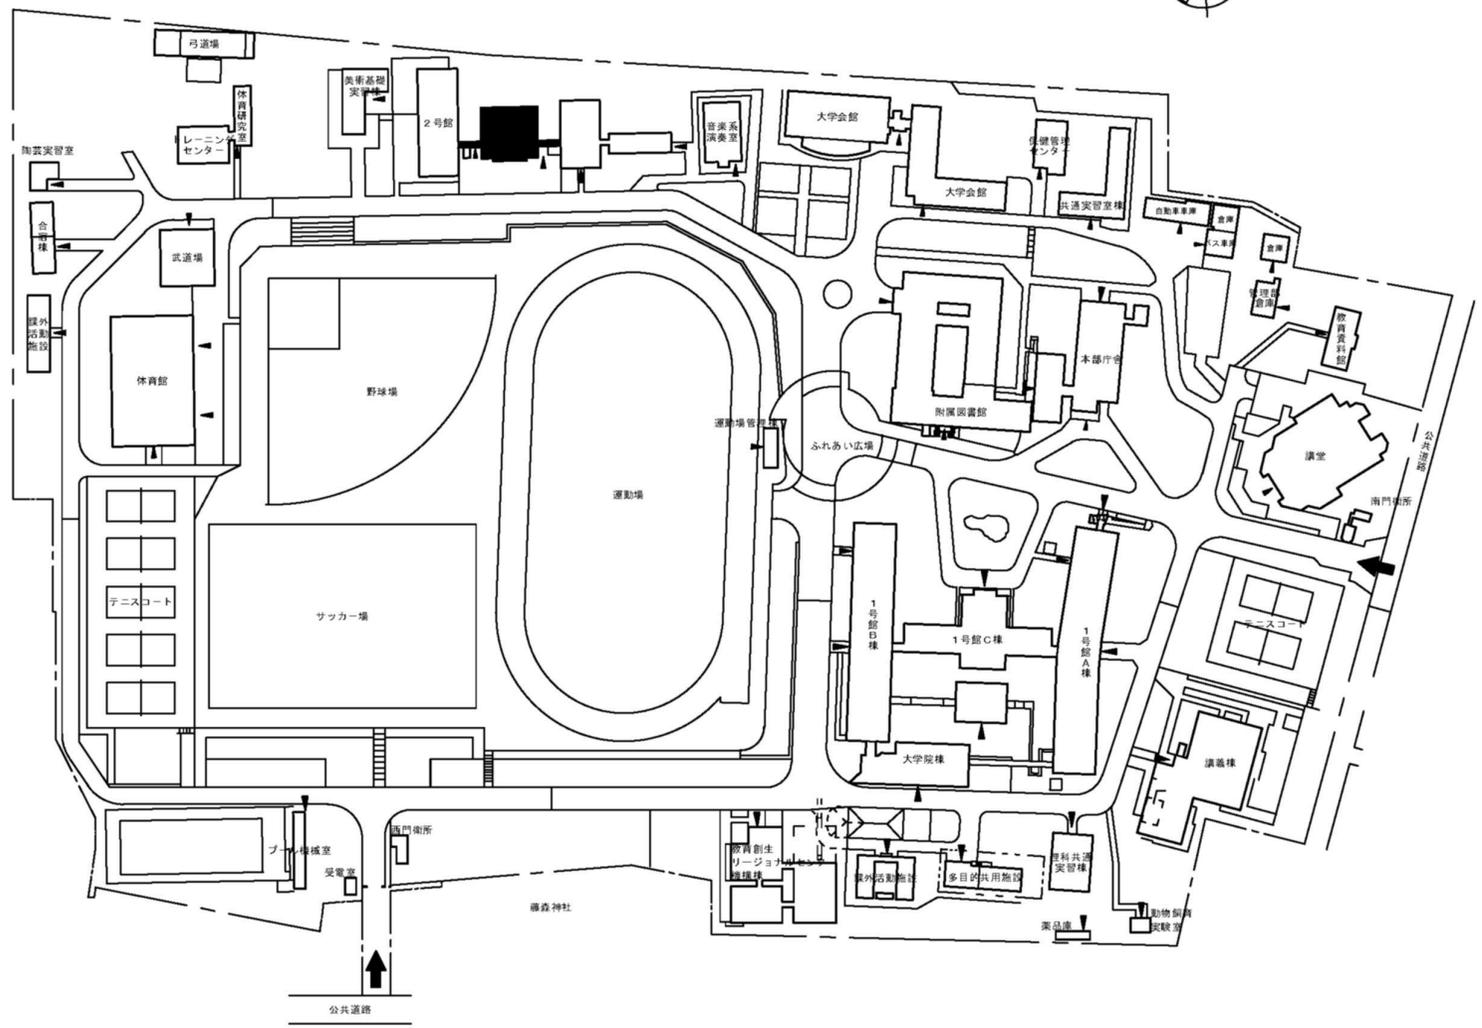


団地名	001 藤森	事業名	京都教育大学(藤森)総合研究棟改修(教育学系)	配置図	1/2500
-----	--------	-----	-------------------------	-----	--------

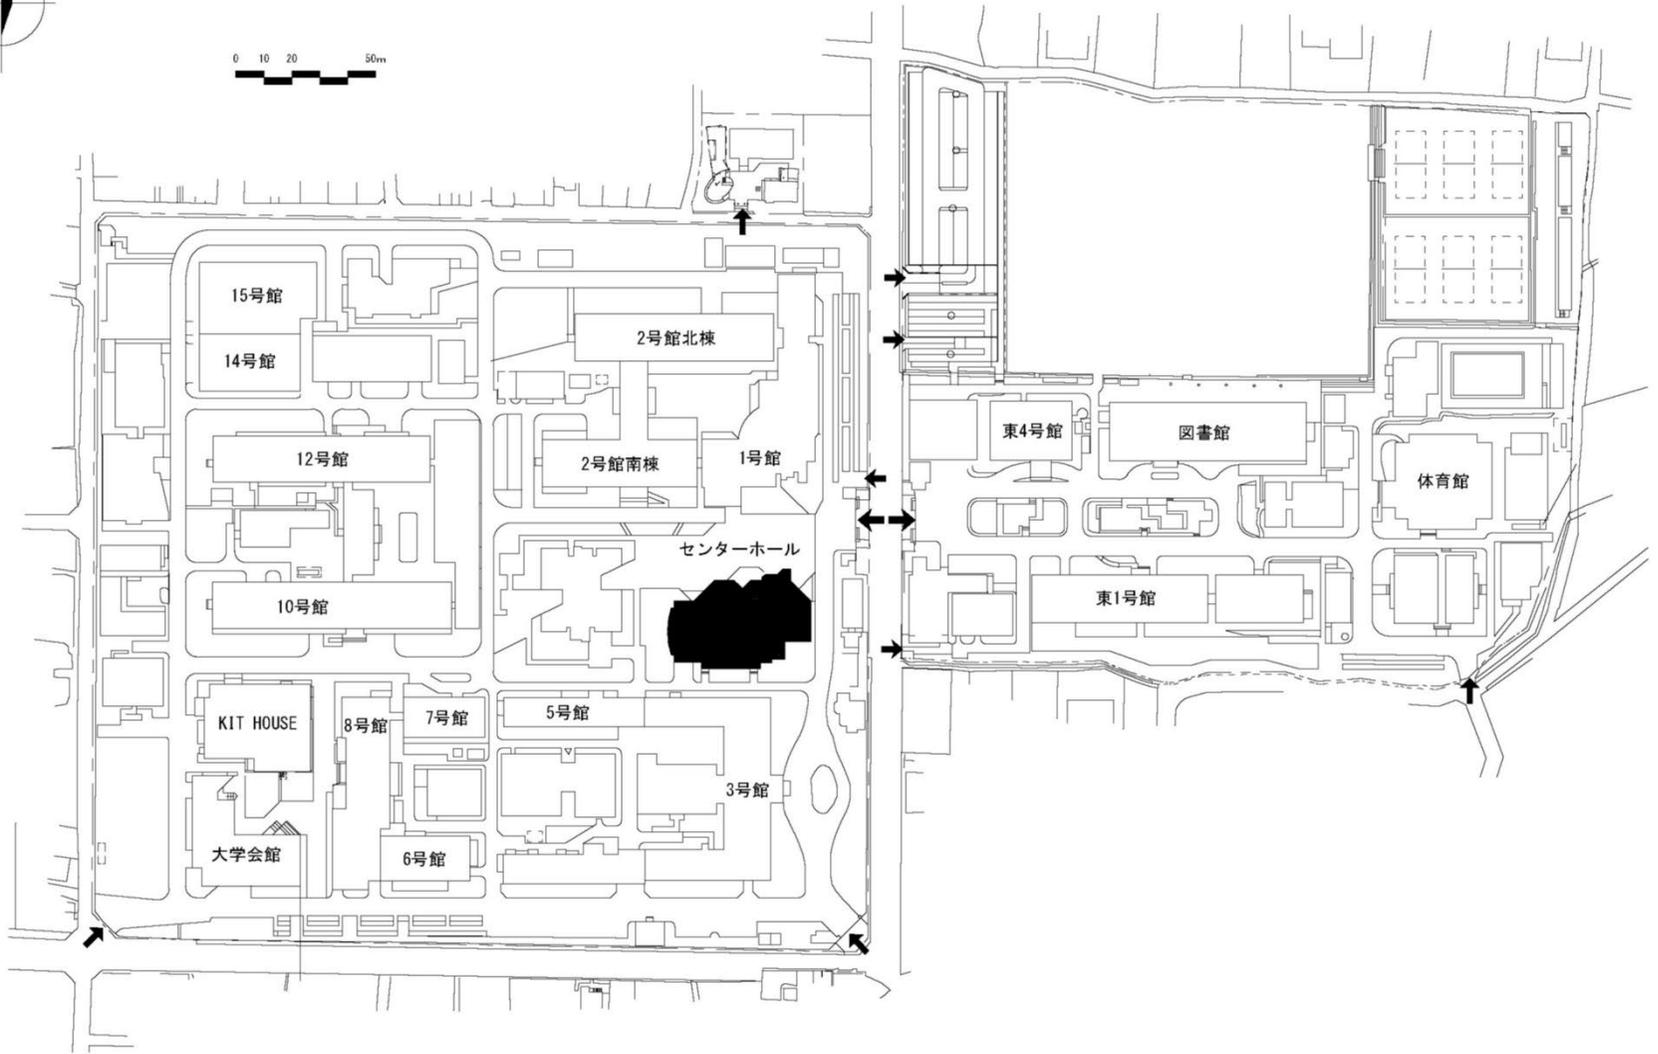  


団地名	001松ヶ崎	事業名	京都工芸繊維大学(松ヶ崎)講義棟改修	配置図	1/2500
-----	--------	-----	--------------------	-----	--------

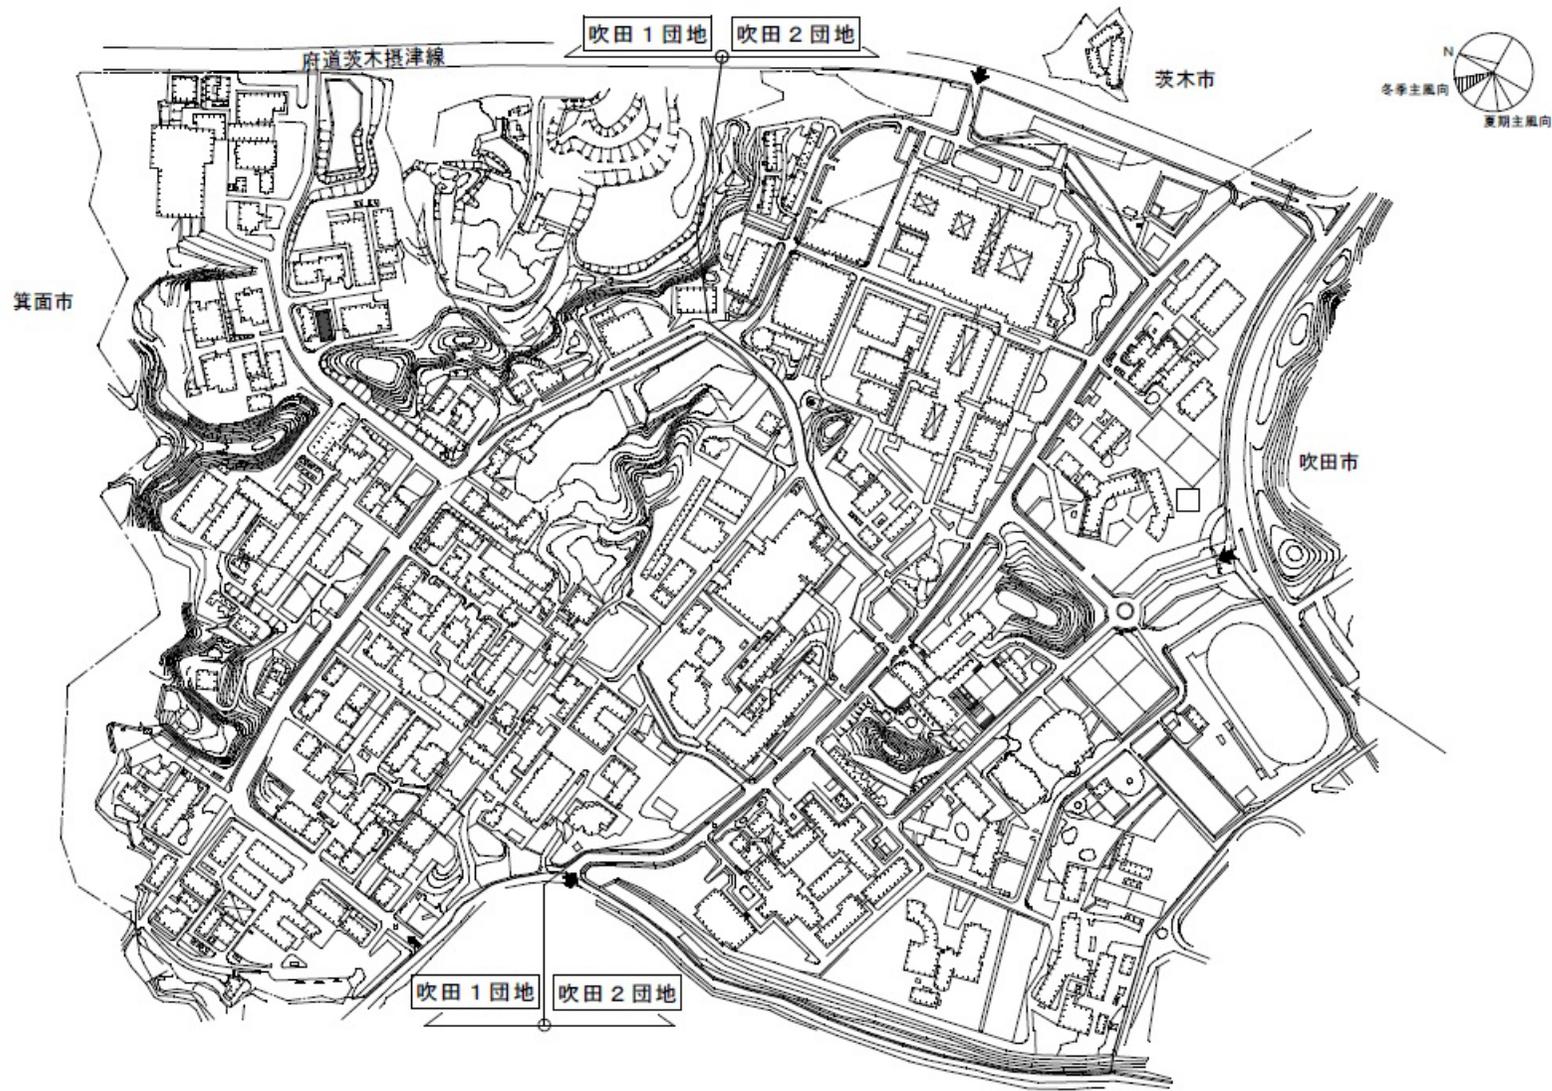


団地名	002 吹田1	事業名	大阪大学(吹田)実験研究棟改修(接合科学系)	配置図	1/7000
-----	---------	-----	------------------------	-----	--------

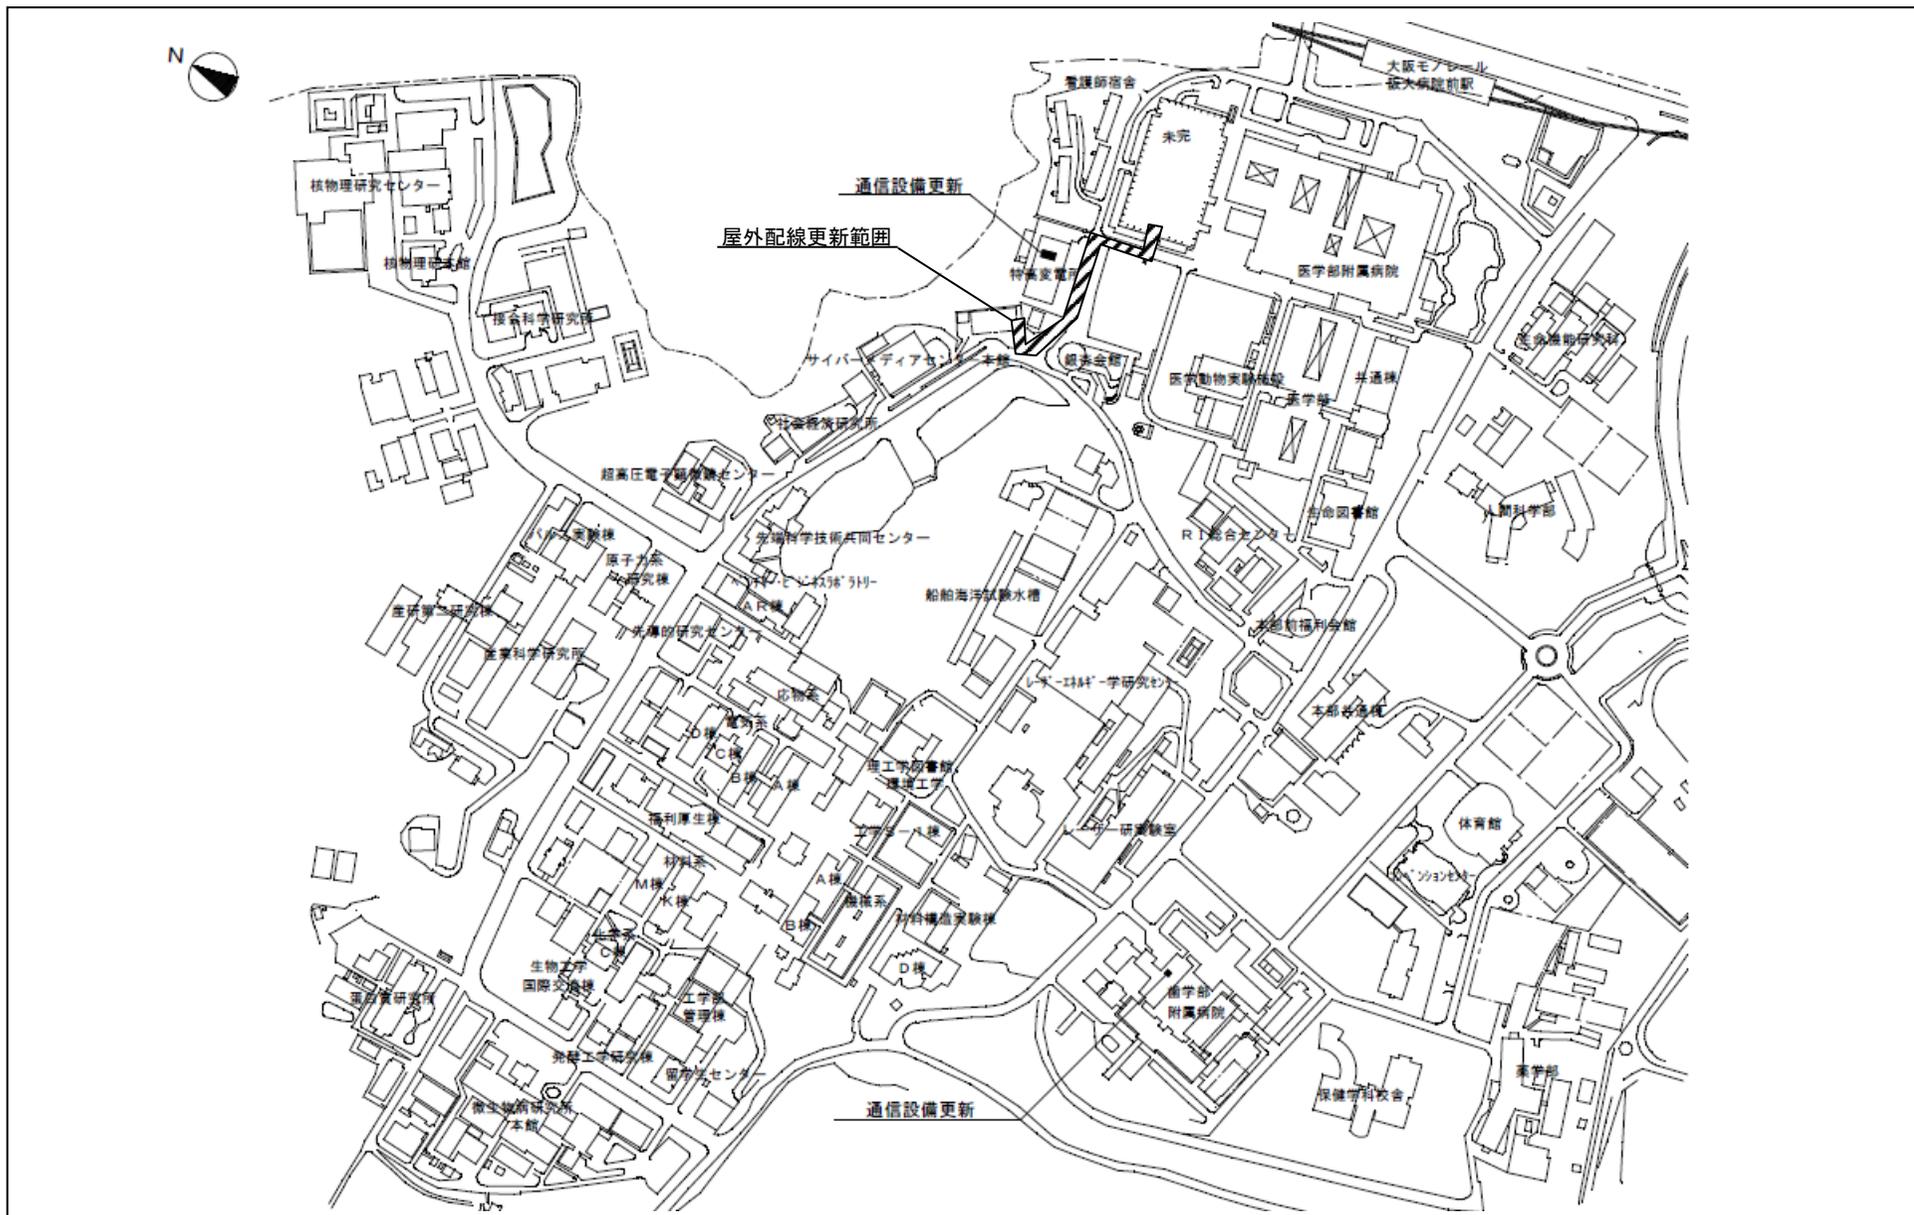


団地名	002 吹田1	事業名	大阪大学(吹田)ライフライン再生(通信設備)	配置図	1/6000
-----	---------	-----	------------------------	-----	--------

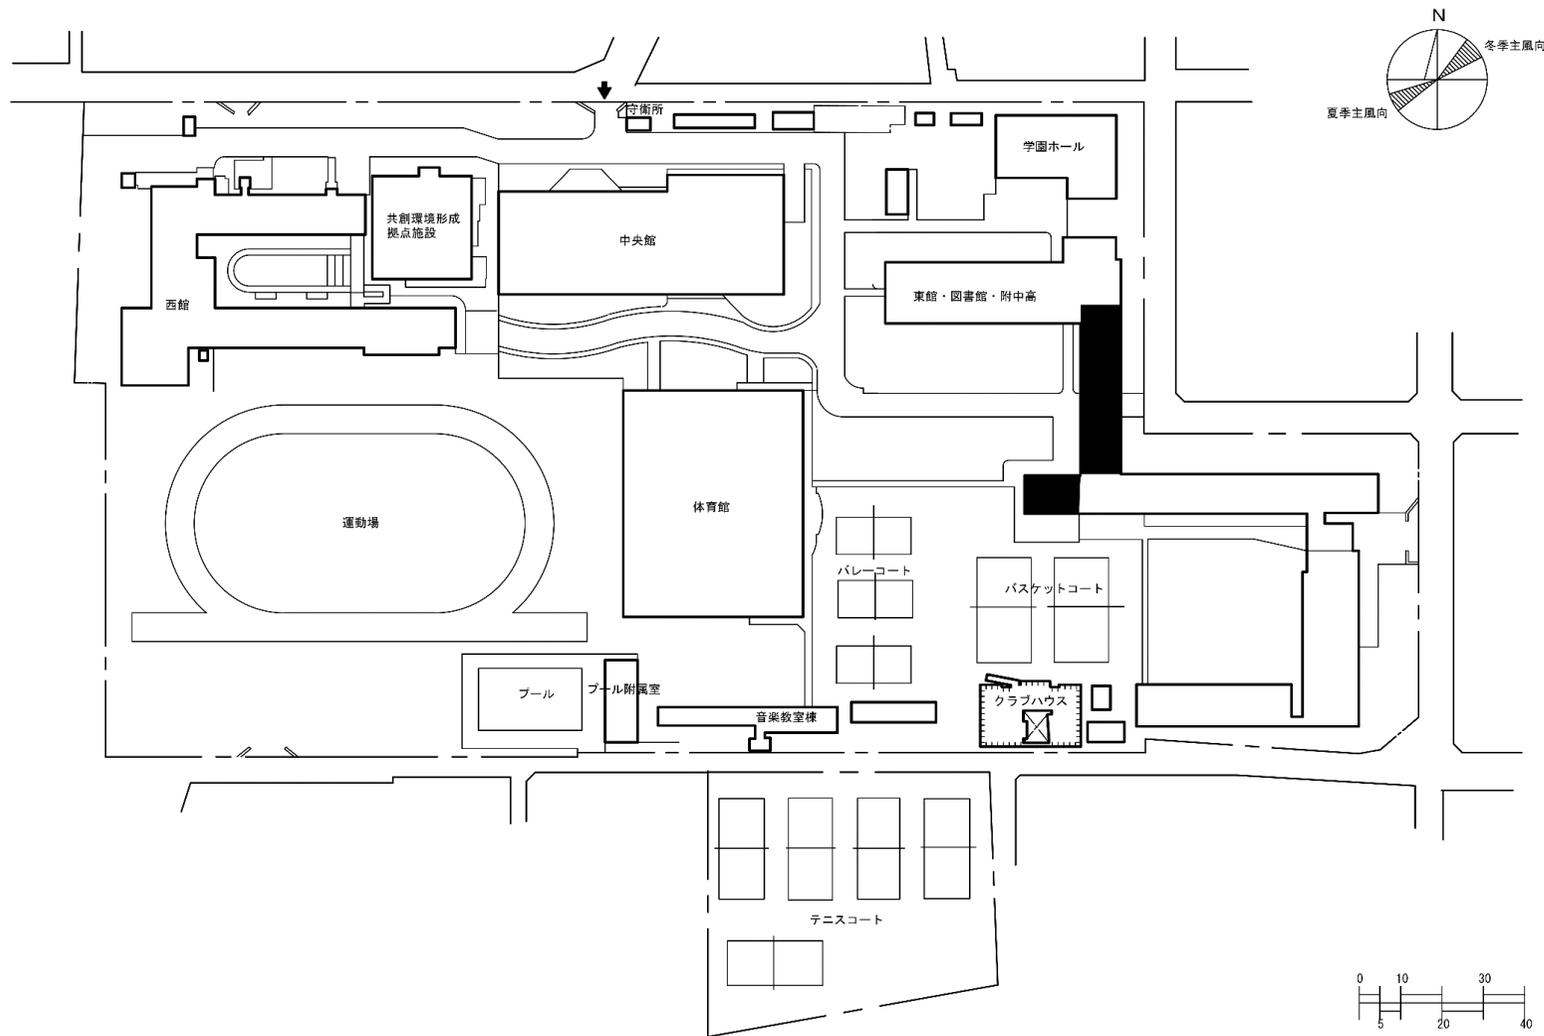

団地名	001 南河堀町 (附中高)	事業名	大阪教育大学(南河堀町(附中高))校舎改修	配置図	1/1500
-----	-------------------	-----	-----------------------	-----	--------

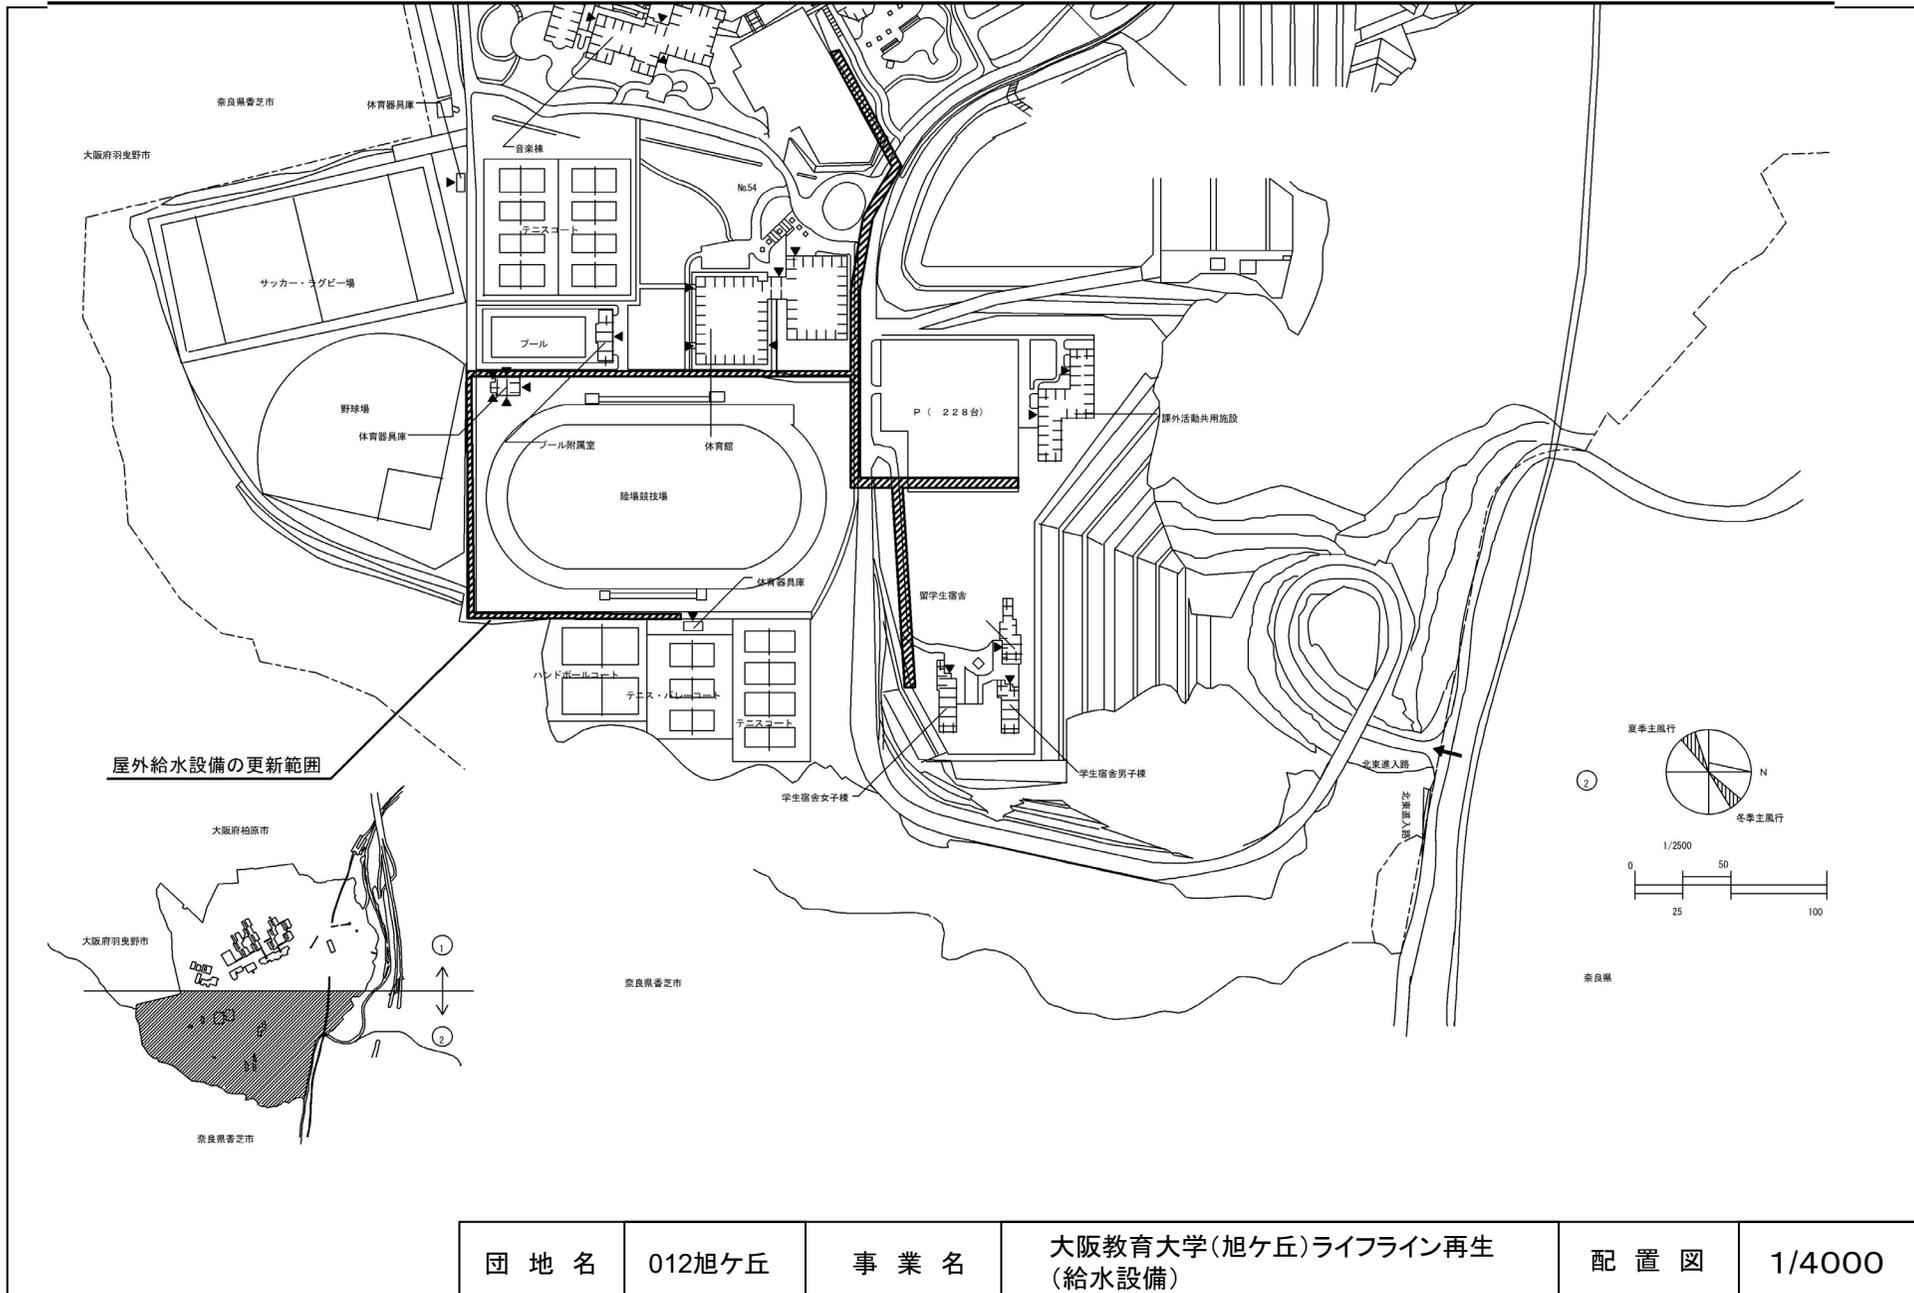

団地名	012旭ヶ丘	事業名	大阪教育大学(旭ヶ丘)ライフライン再生 (給水設備)	配置図	1/4000
-----	--------	-----	-------------------------------	-----	--------

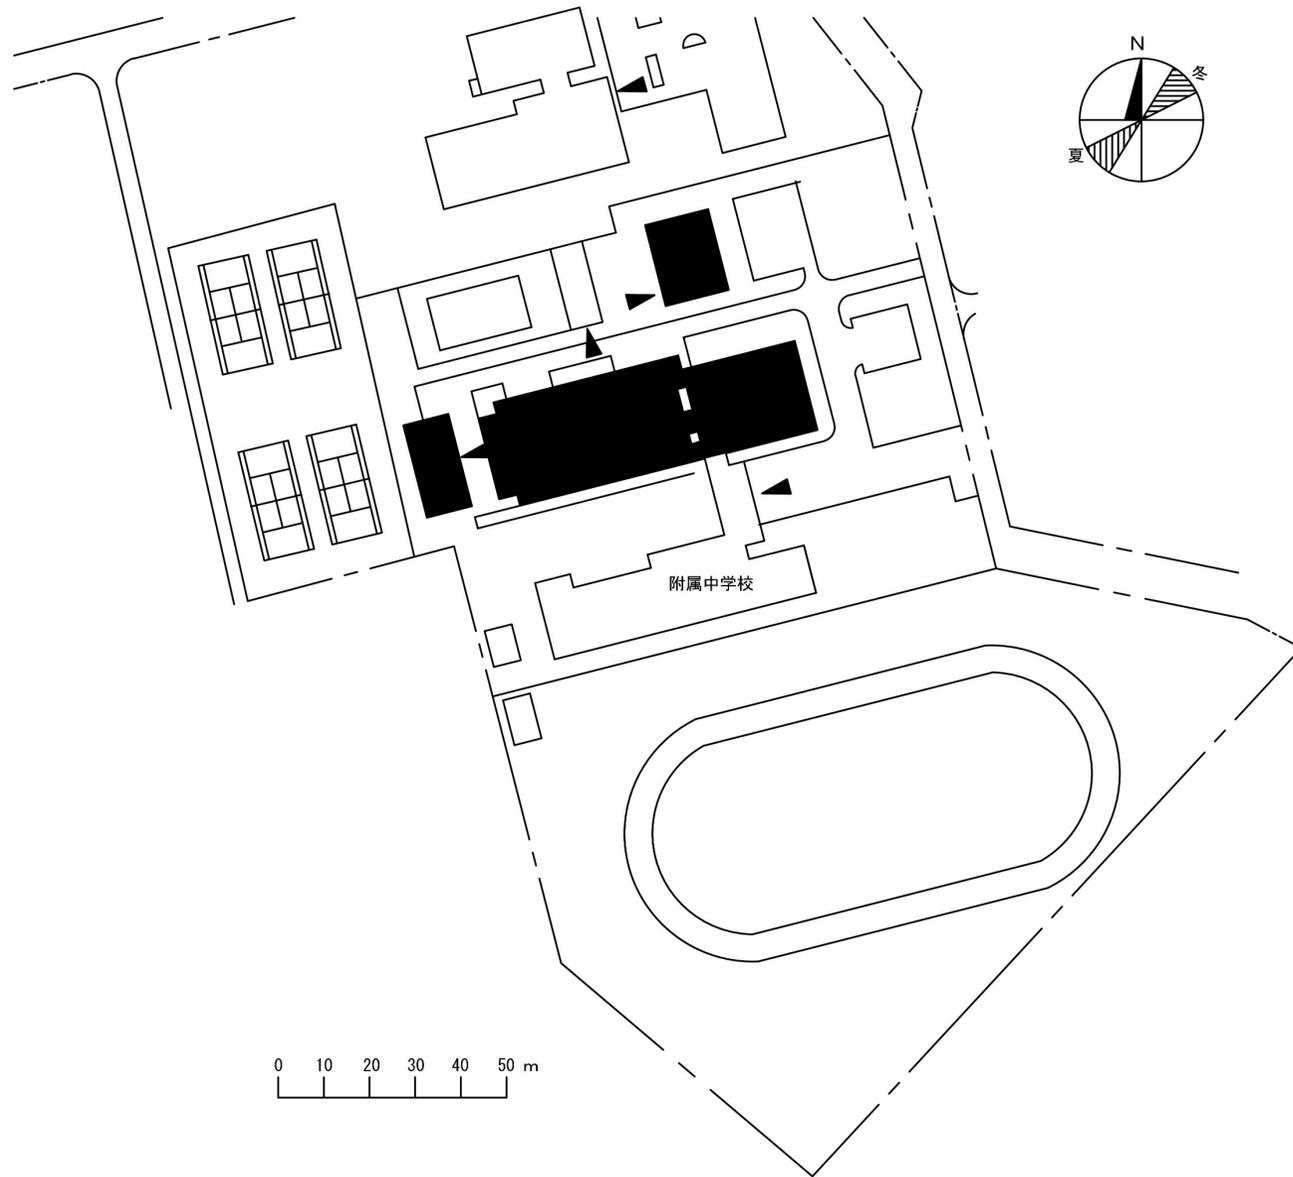


附属中学校


0 10 20 30 40 50 m

団地名	002 山国2	事業名	兵庫教育大学(山国(附中))校舎改修Ⅱ	配置図	1/1, 500
-----	---------	-----	---------------------	-----	----------


給排水設備の改修範囲

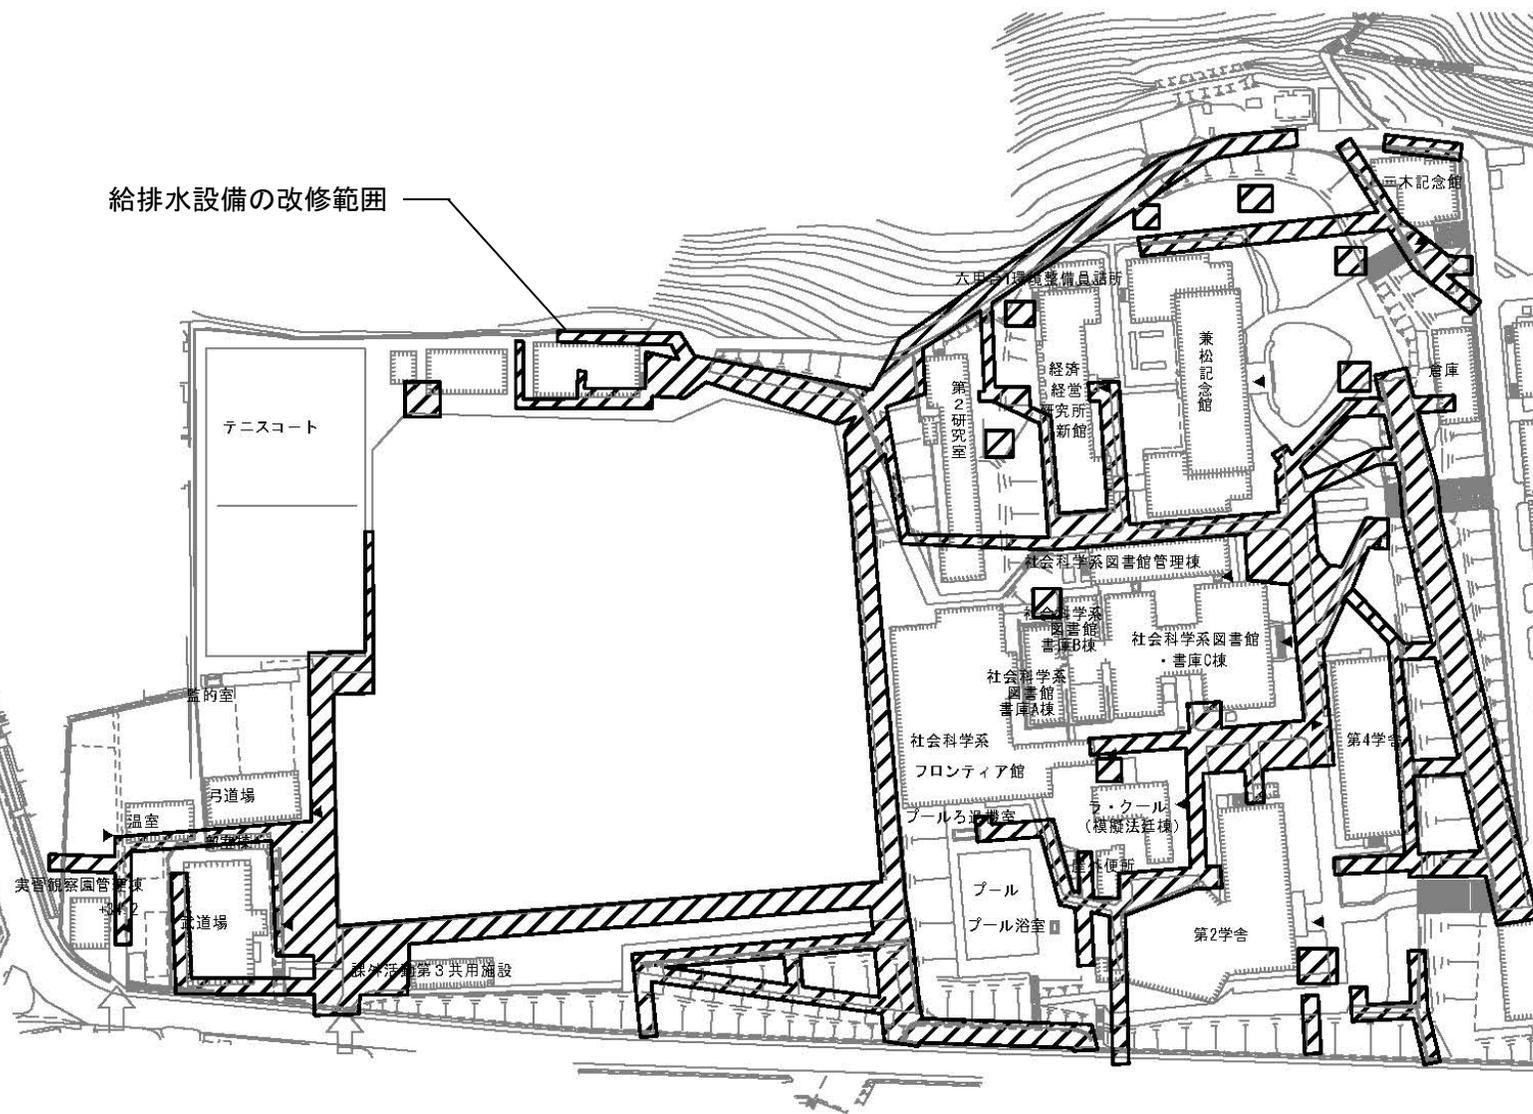



団地名	001 六甲台1	事業名	神戸大学(六甲台)ライフライン再生 (給排水設備)	配置図	1/2, 000
-----	----------	-----	------------------------------	-----	----------

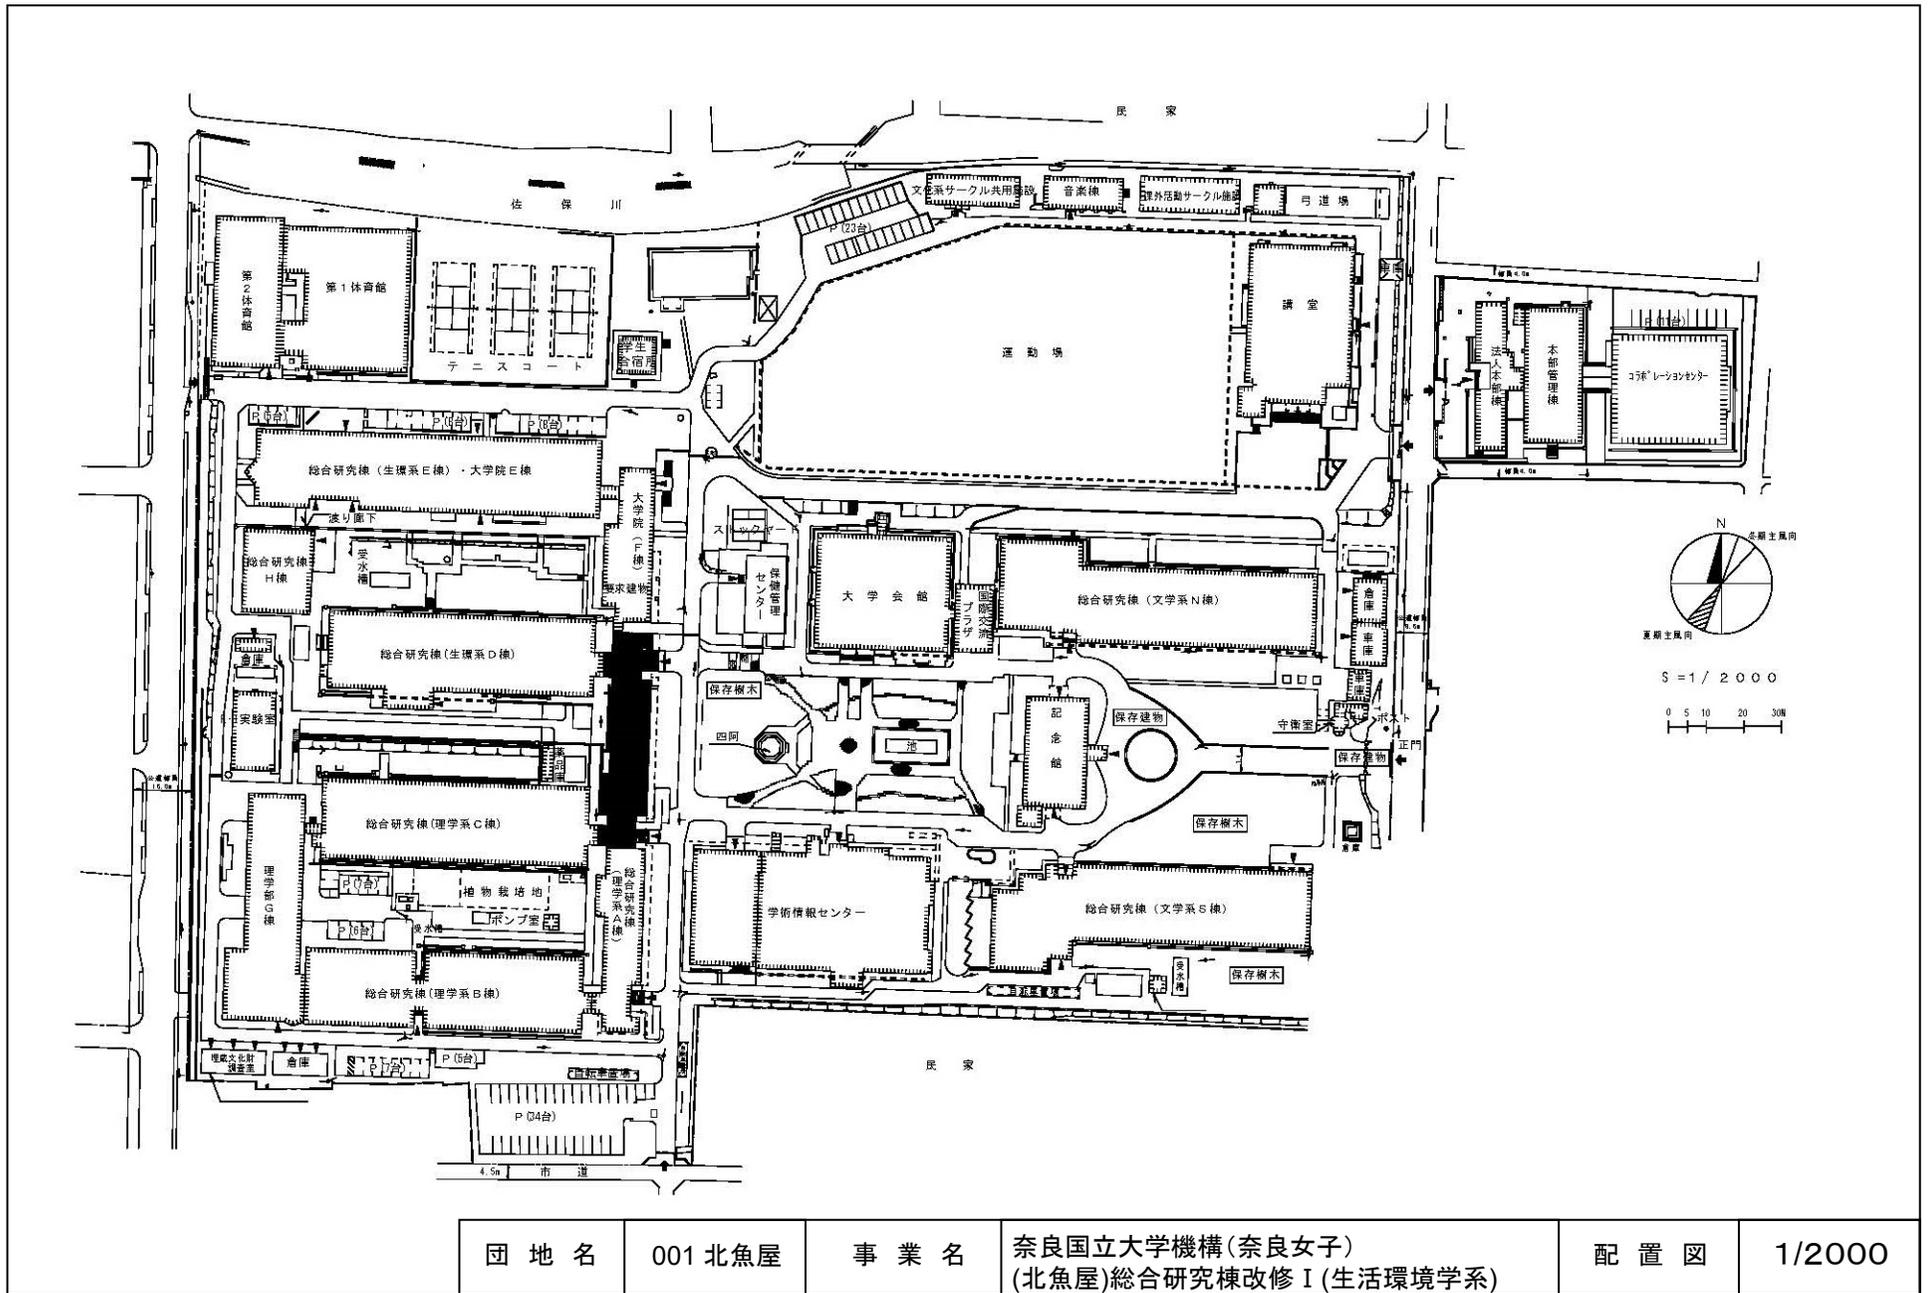



団地名	001 北魚屋	事業名	奈良国立大学機構(奈良女子) (北魚屋)総合研究棟改修I (生活環境学系)	配置図	1/2000
-----	---------	-----	--	-----	--------

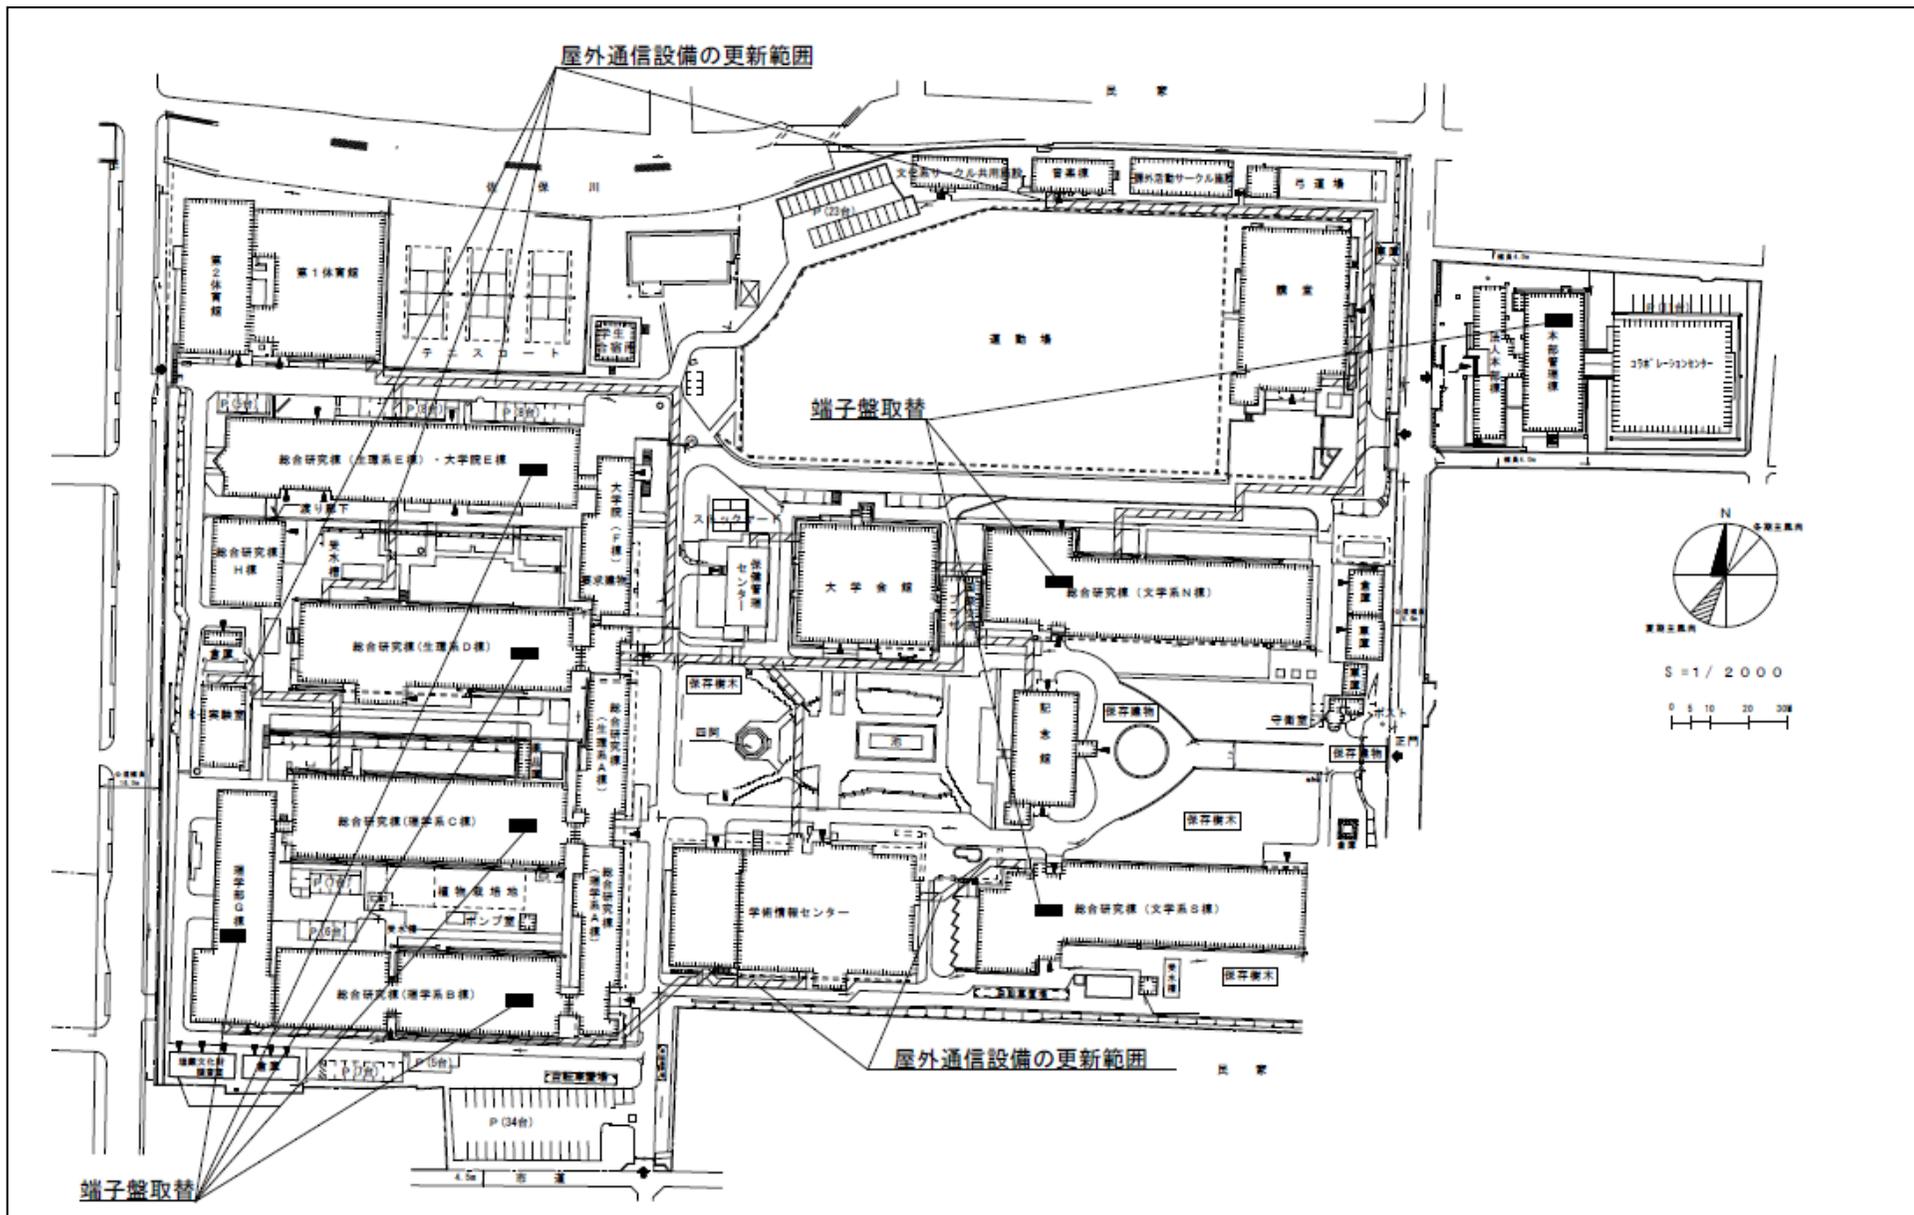

団地名	001 北魚屋	事業名	奈良国立大学機構(奈良女子) (北魚屋)基幹・環境整備(通信設備)	配置図	1/2000
-----	---------	-----	--------------------------------------	-----	--------

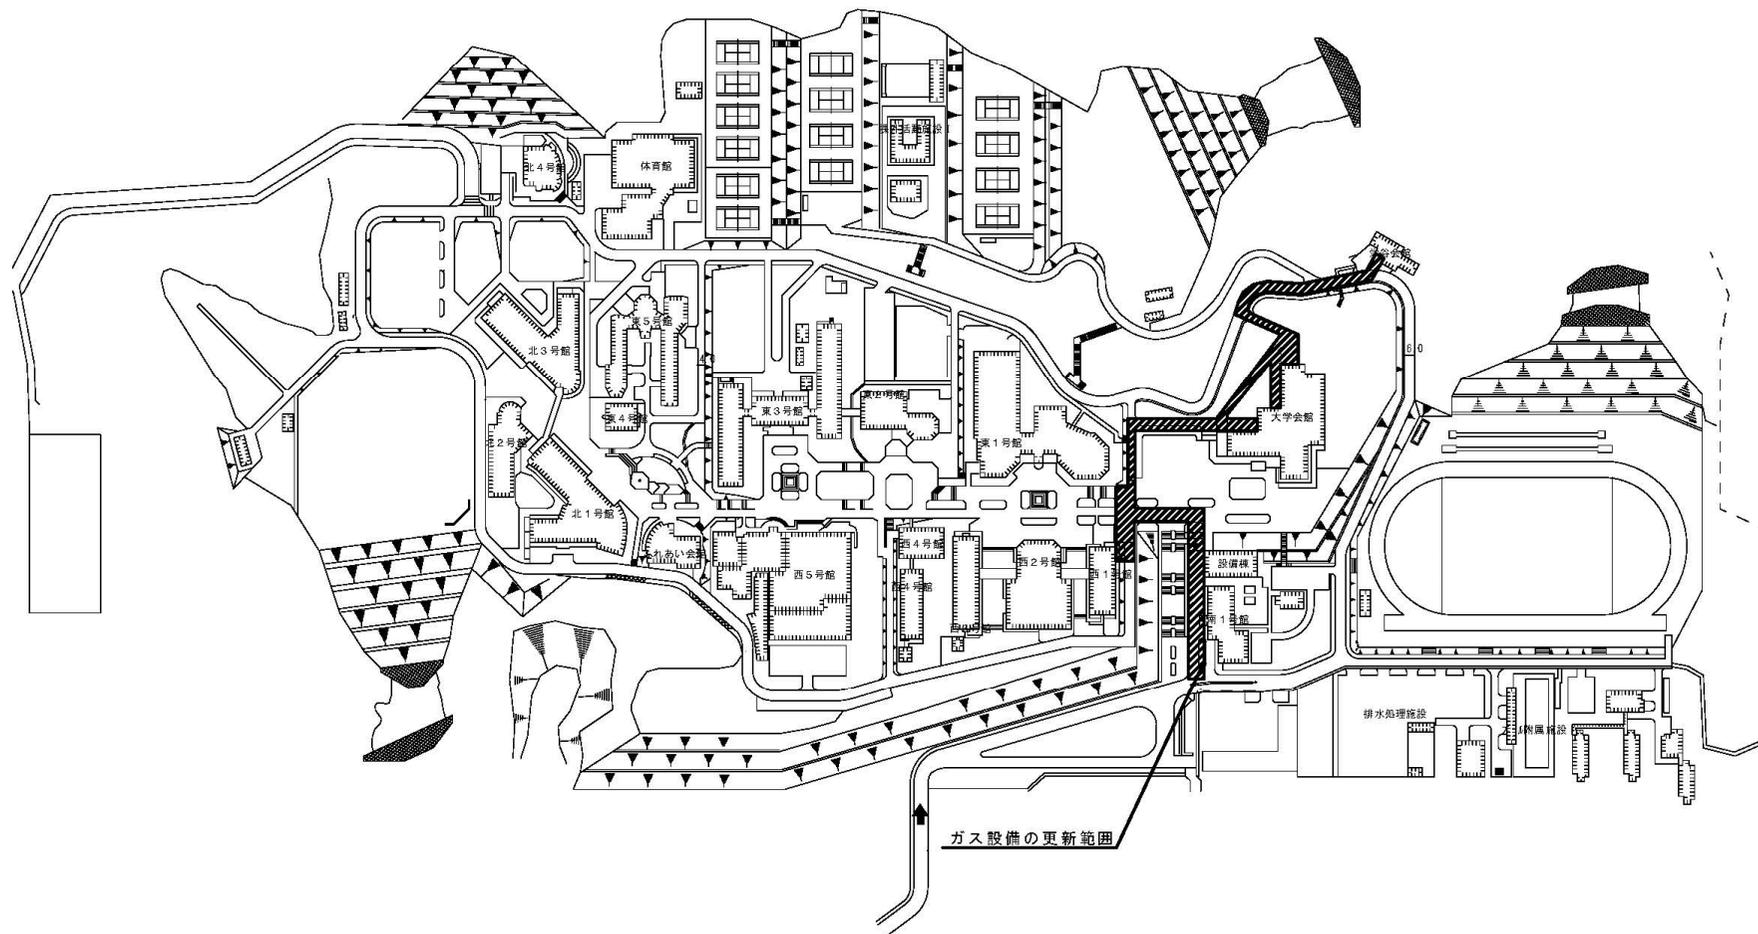 


団地名	010 栄谷	事業名	和歌山大学(栄谷)ライフライン再生(ガス設備)	配置図	1/3000
-----	--------	-----	-------------------------	-----	--------

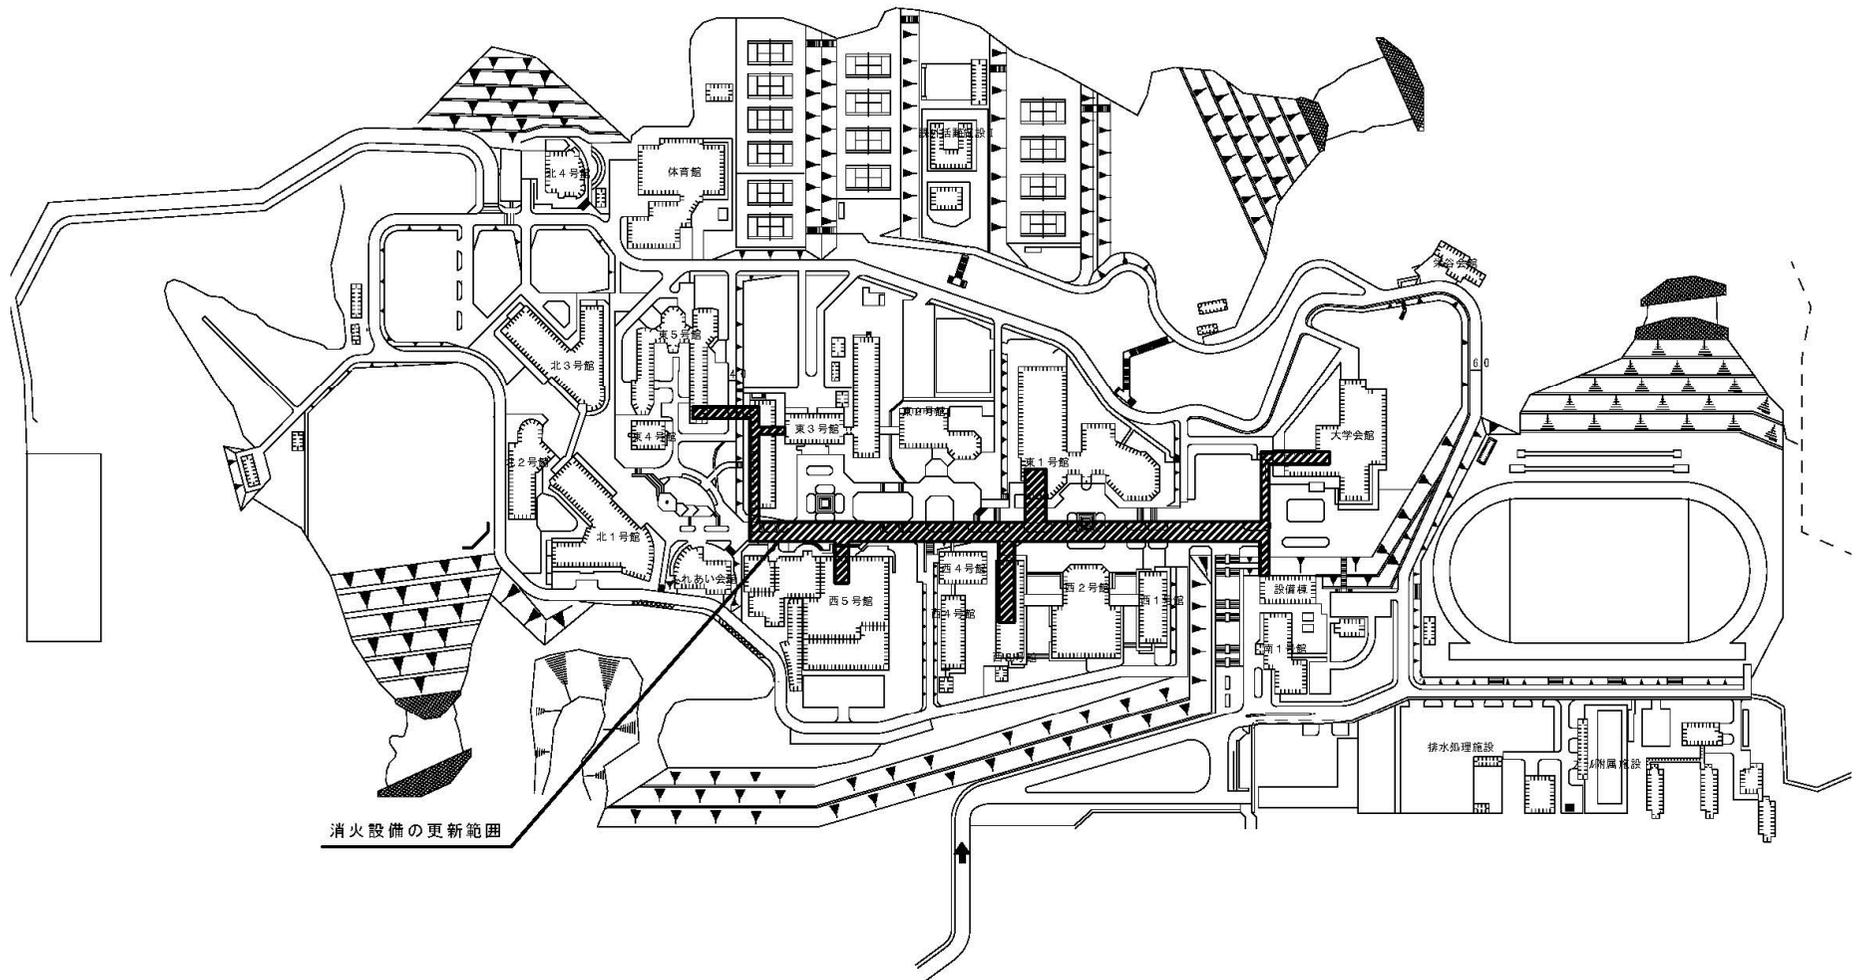 


消火設備の更新範囲


団地名	010 栄谷	事業名	和歌山大学(栄谷)ライフライン再生(消火設備)	配置図	1/3000
-----	--------	-----	-------------------------	-----	--------

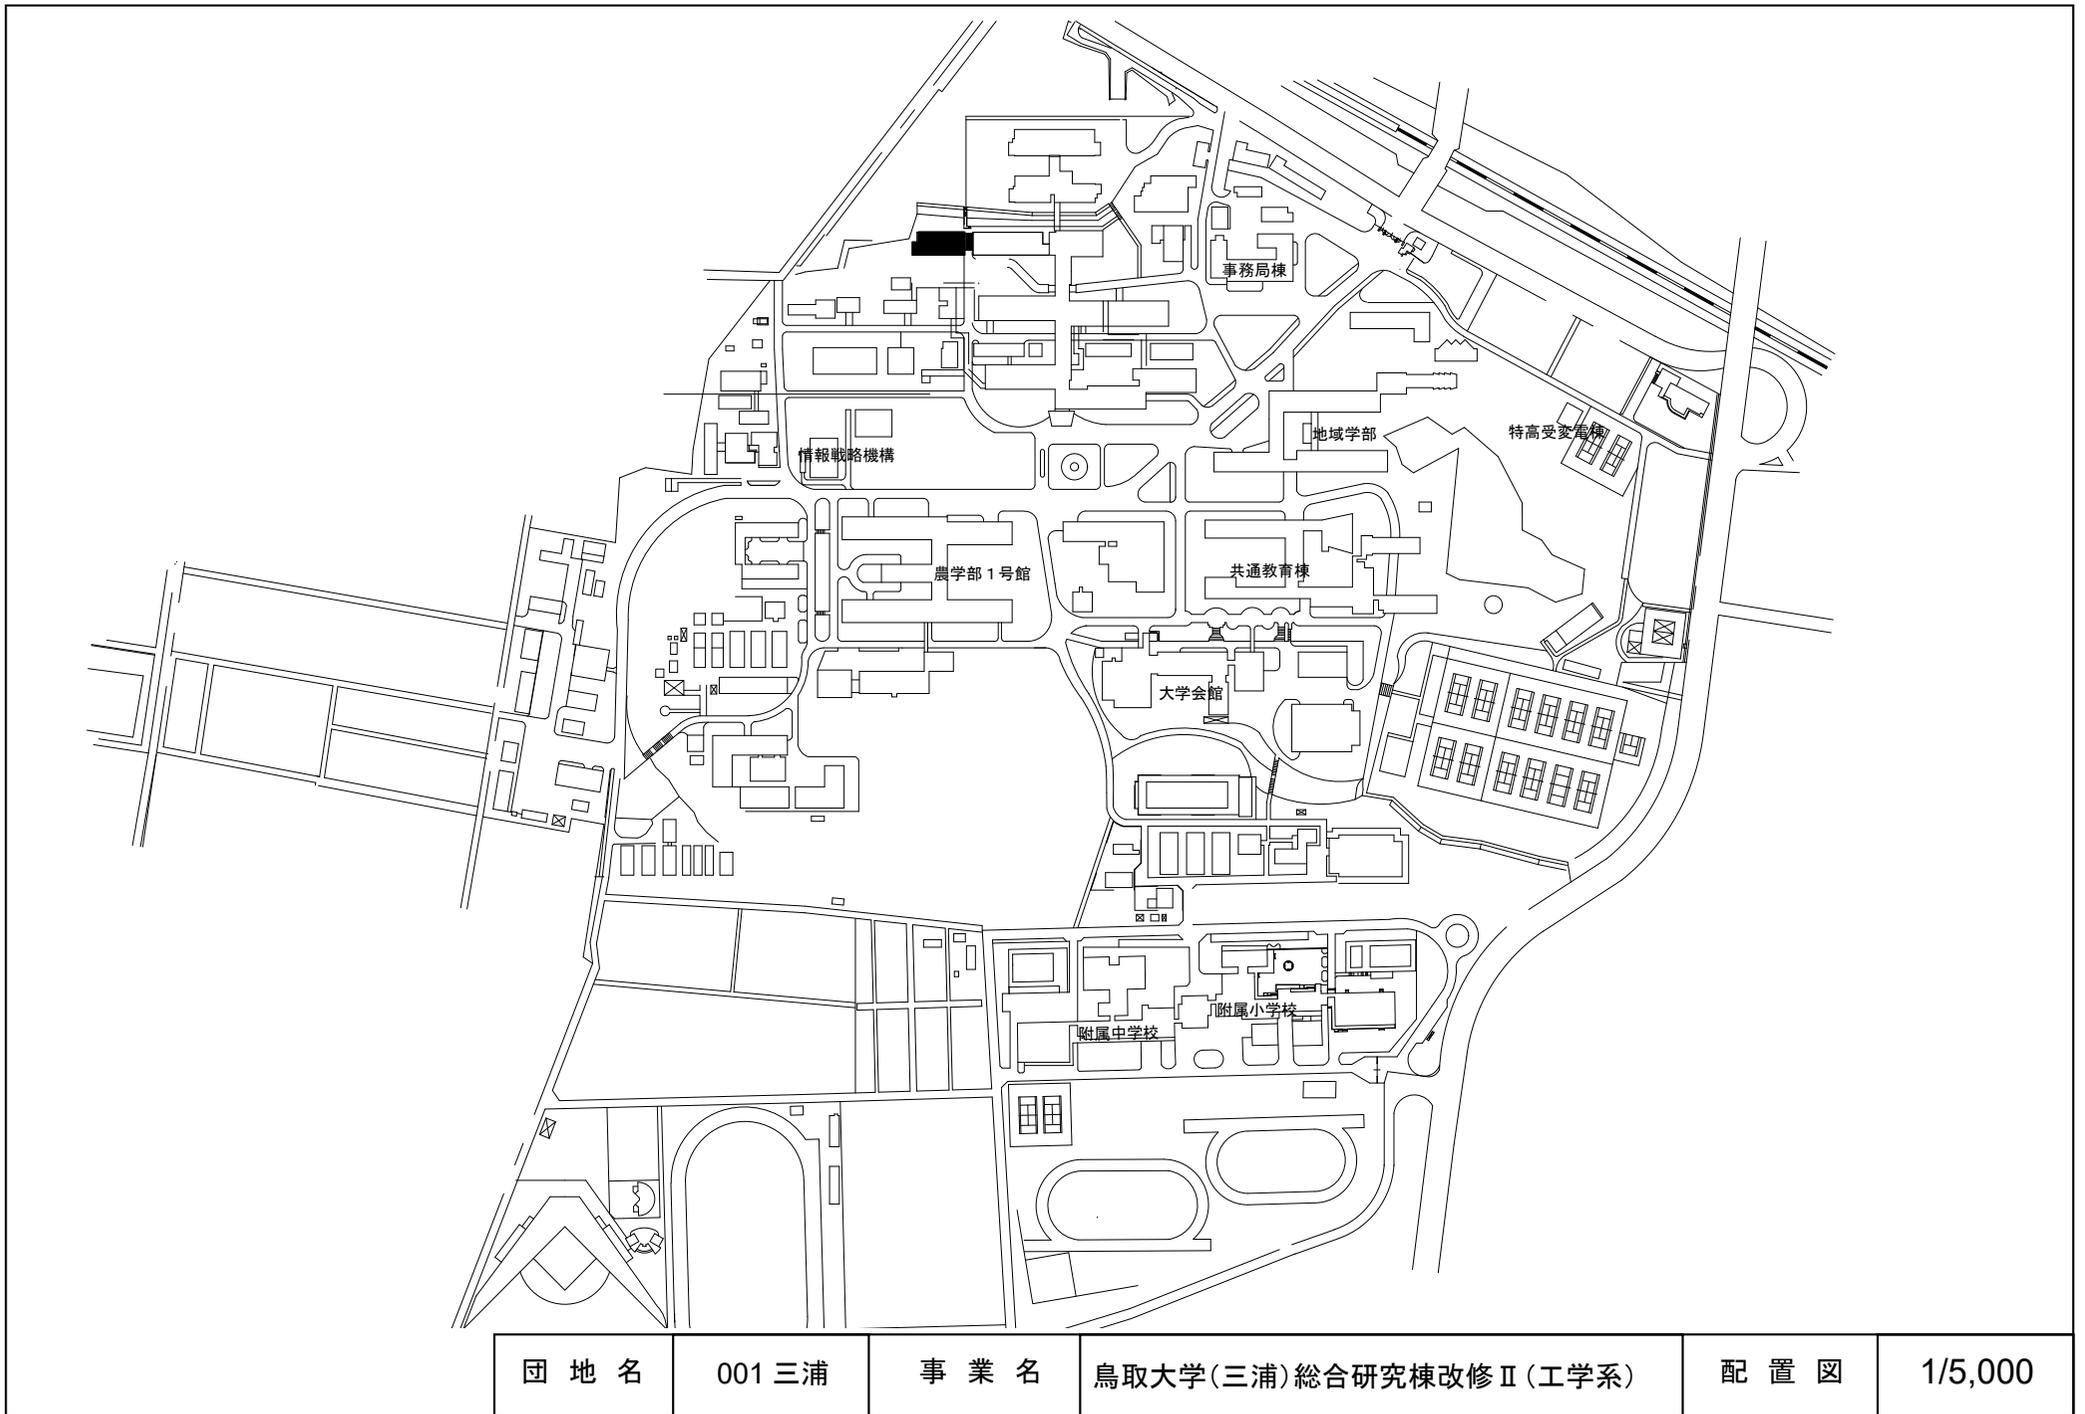



団地名	001 三浦	事業名	鳥取大学(三浦)総合研究棟改修Ⅱ(工学系)	配置図	1/5,000
-----	--------	-----	-----------------------	-----	---------

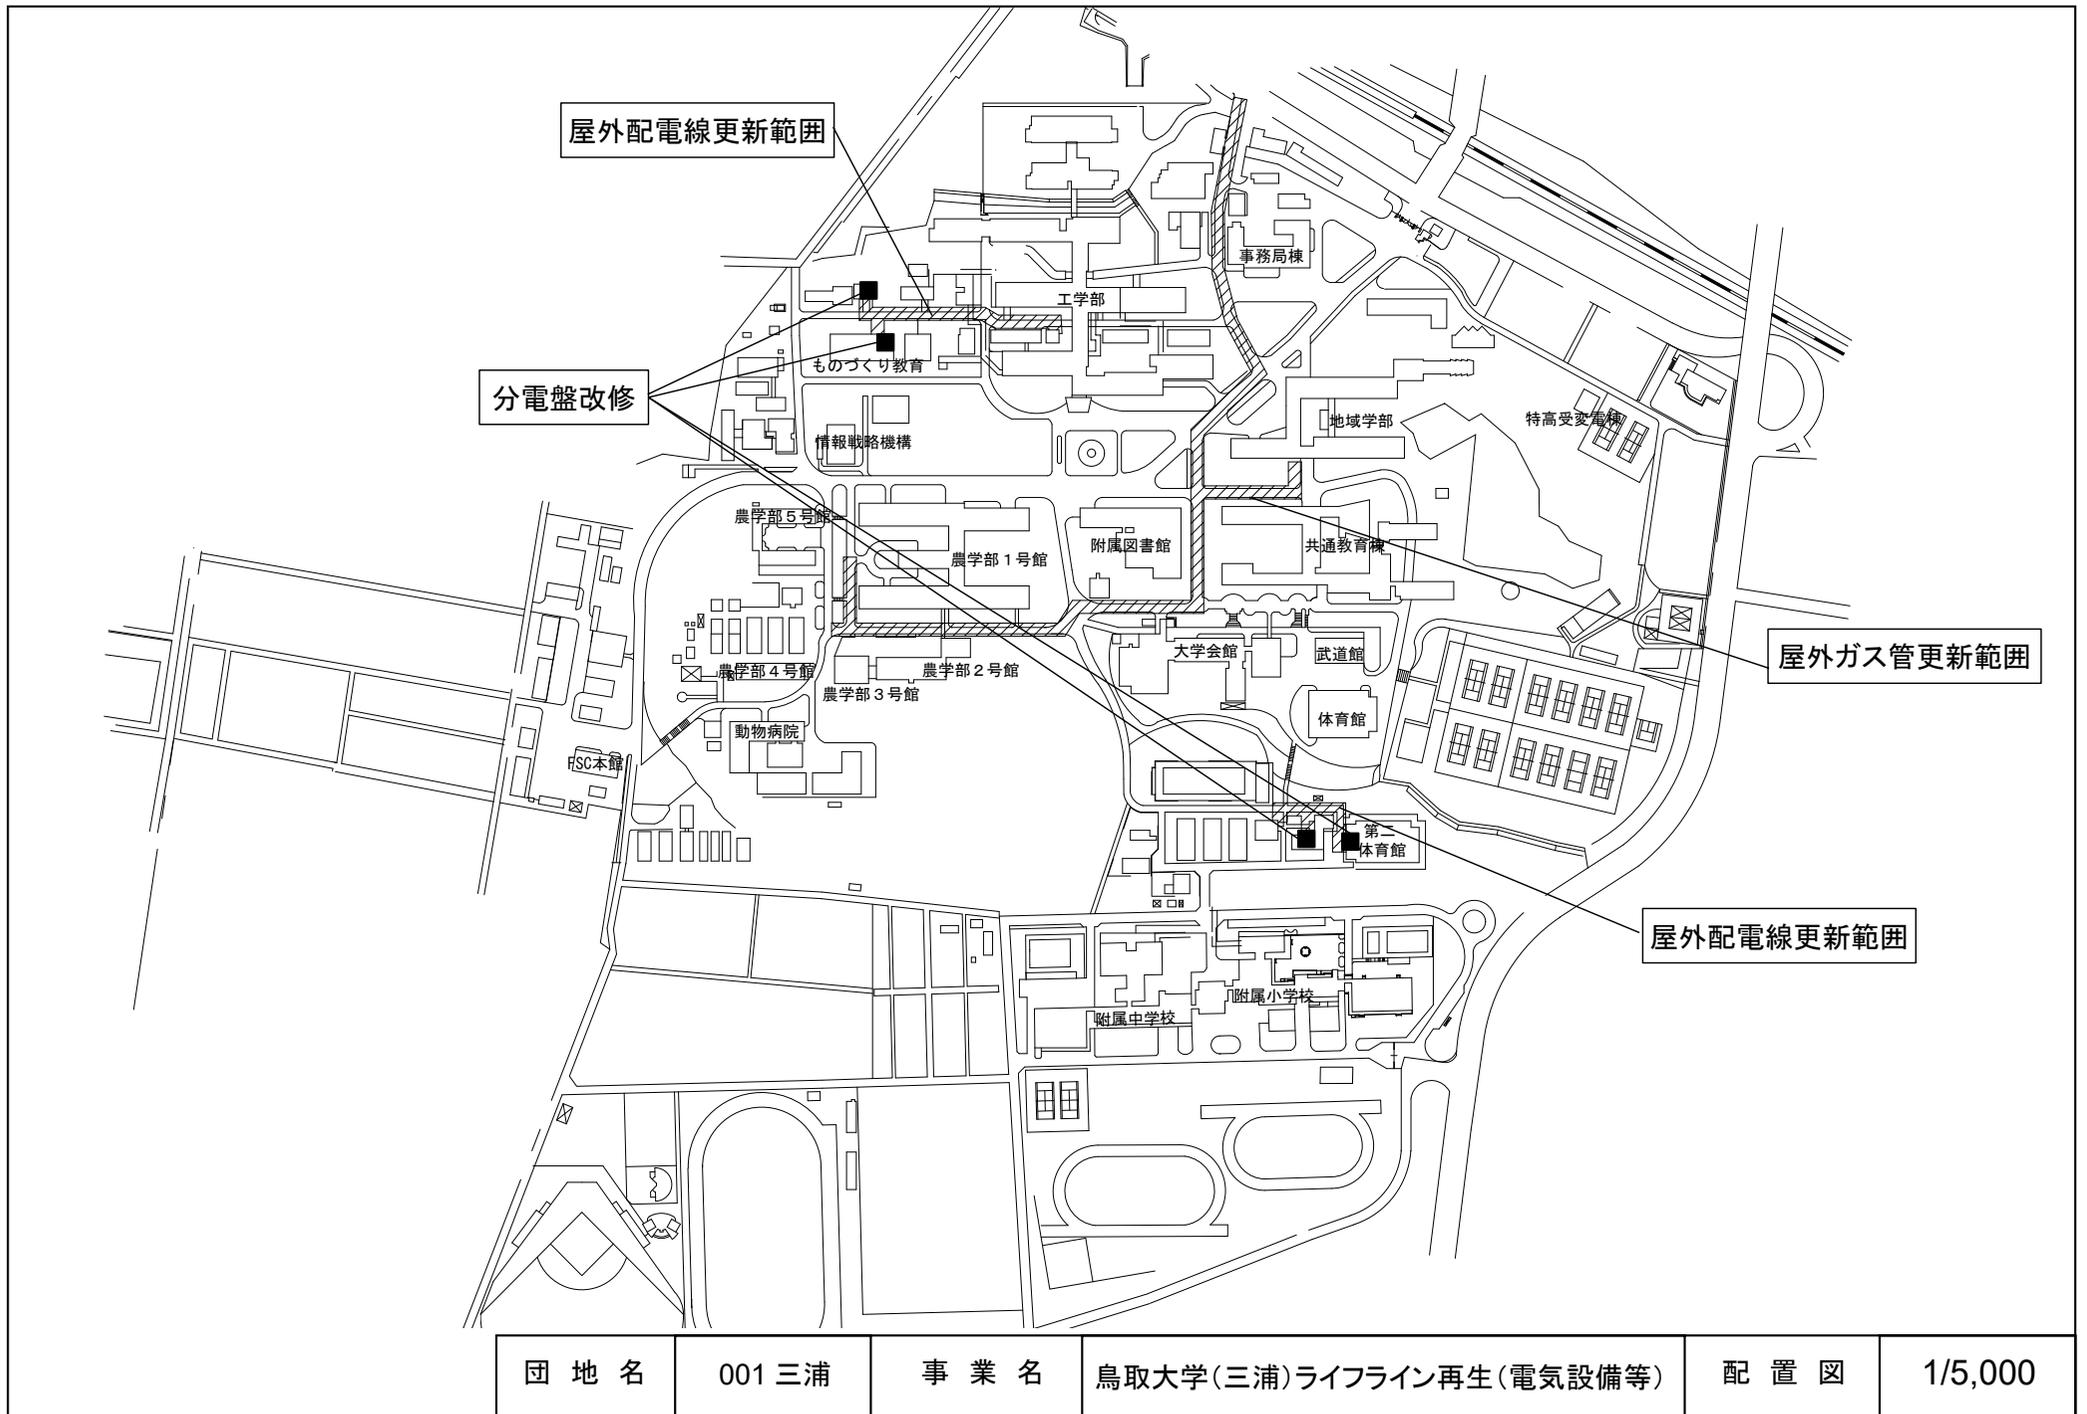

団地名	001 三浦	事業名	鳥取大学(三浦)ライフライン再生(電気設備等)	配置図	1/5,000
-----	--------	-----	-------------------------	-----	---------



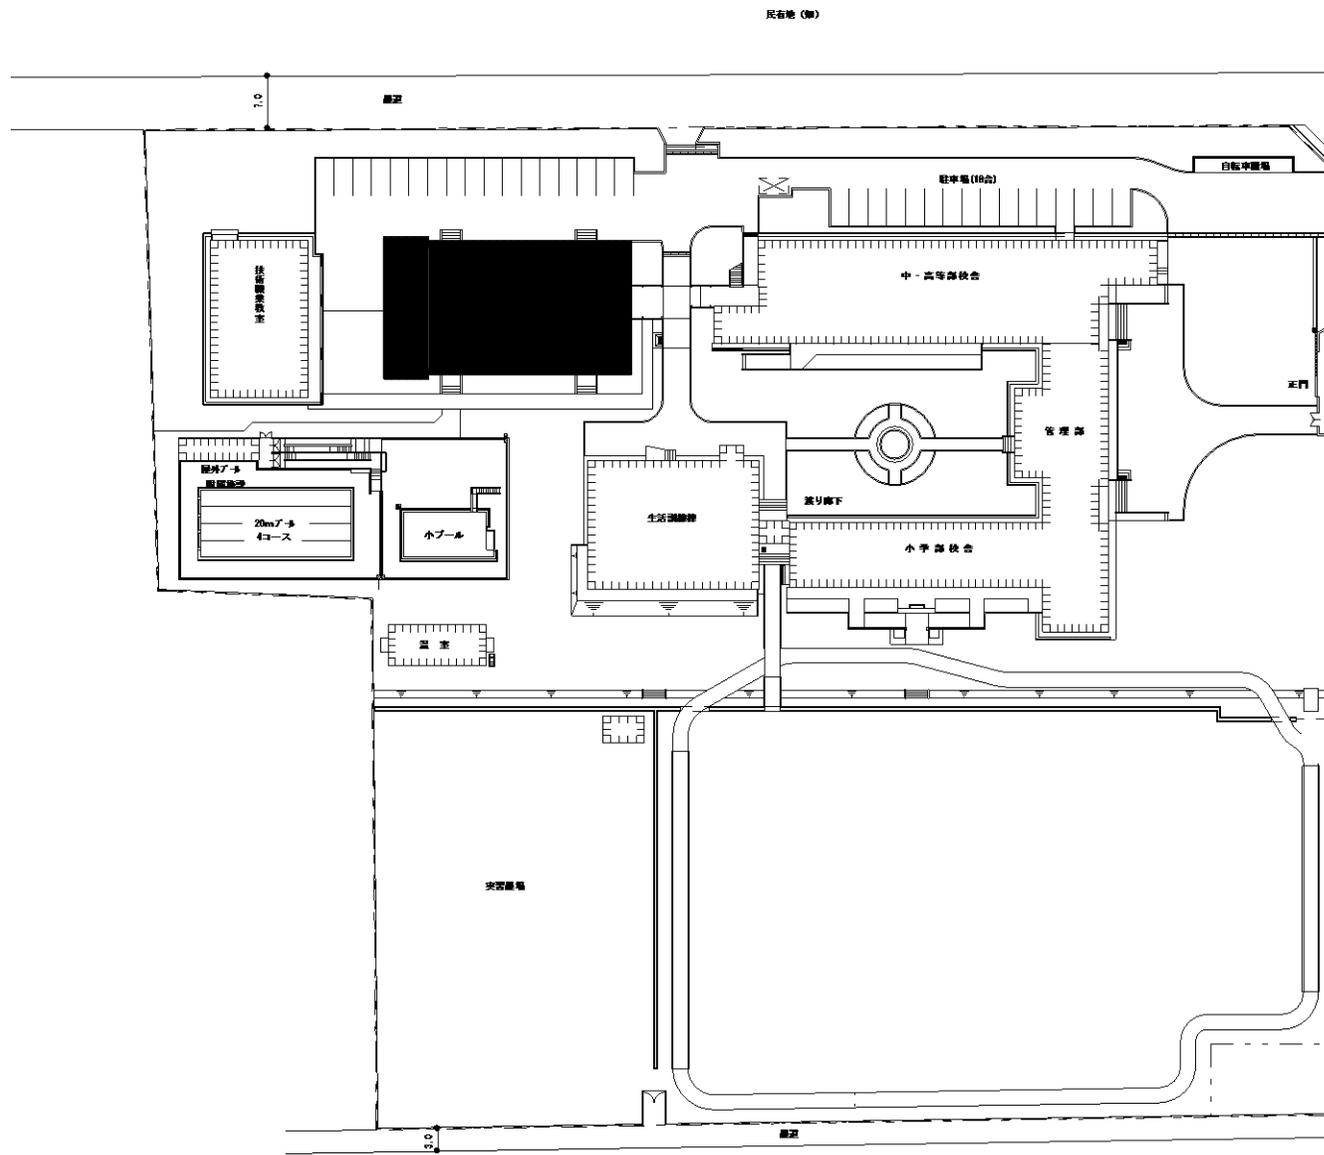


団地名	025 湖山(附特)	事業名	鳥取大学(湖山(附特))屋内体育施設改修	配置図	1/1,000
-----	------------	-----	----------------------	-----	---------

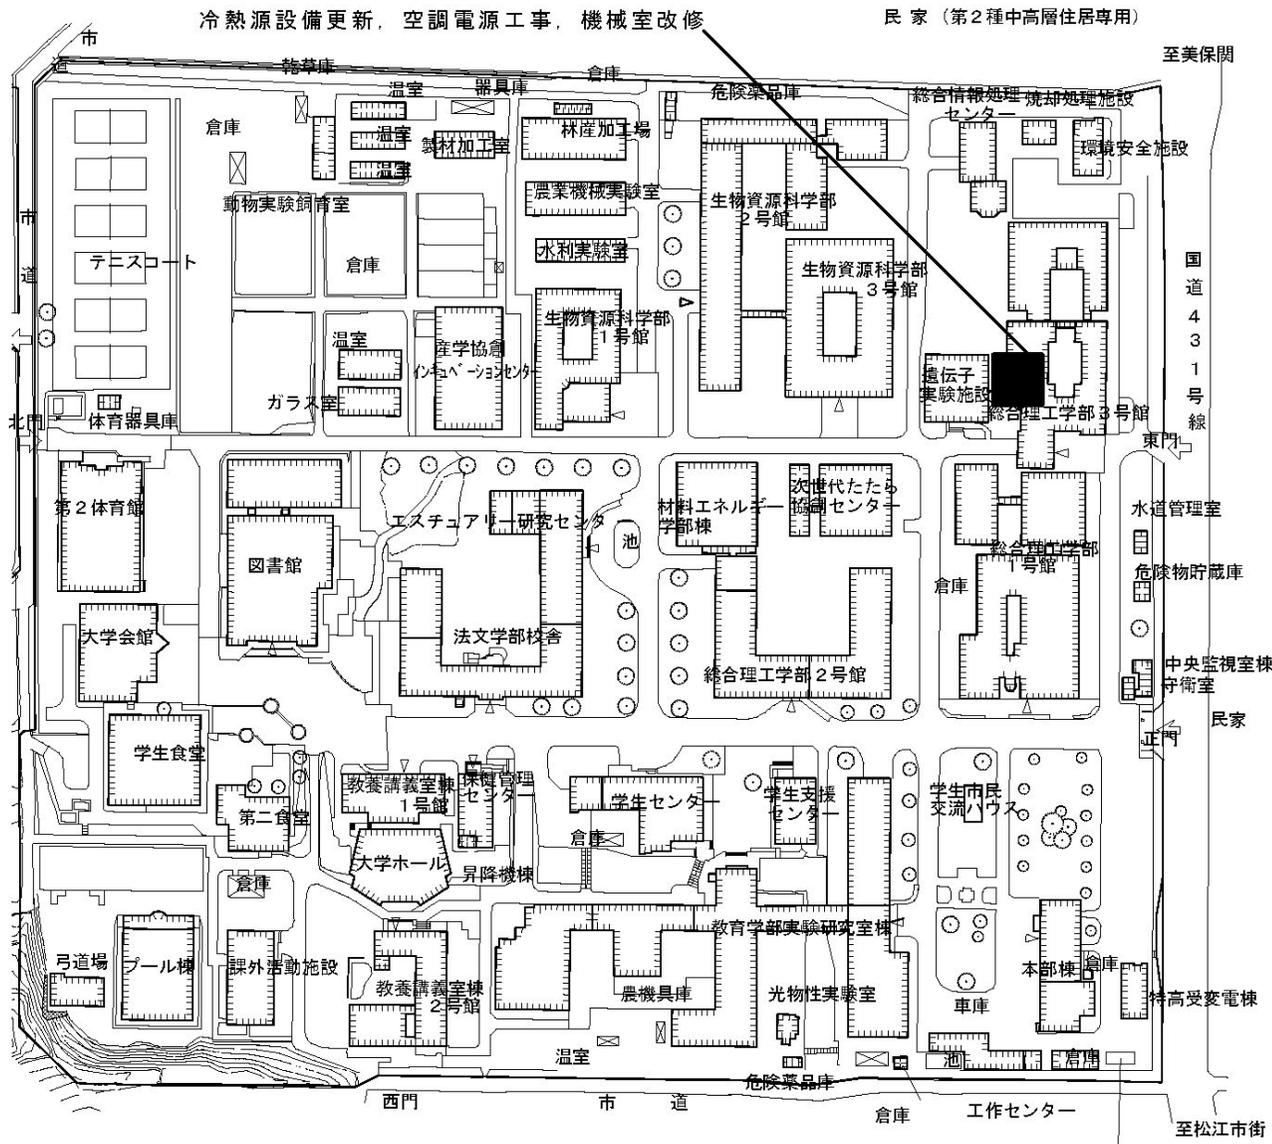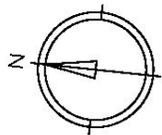


民家 (第1種低層住居専用) (コンテナ型データセンター)




団地名	001 川津	事業名	島根大学(川津)ライフライン再生 I (熱源設備)	配置図	1/2,500
-----	--------	-----	---------------------------	-----	---------

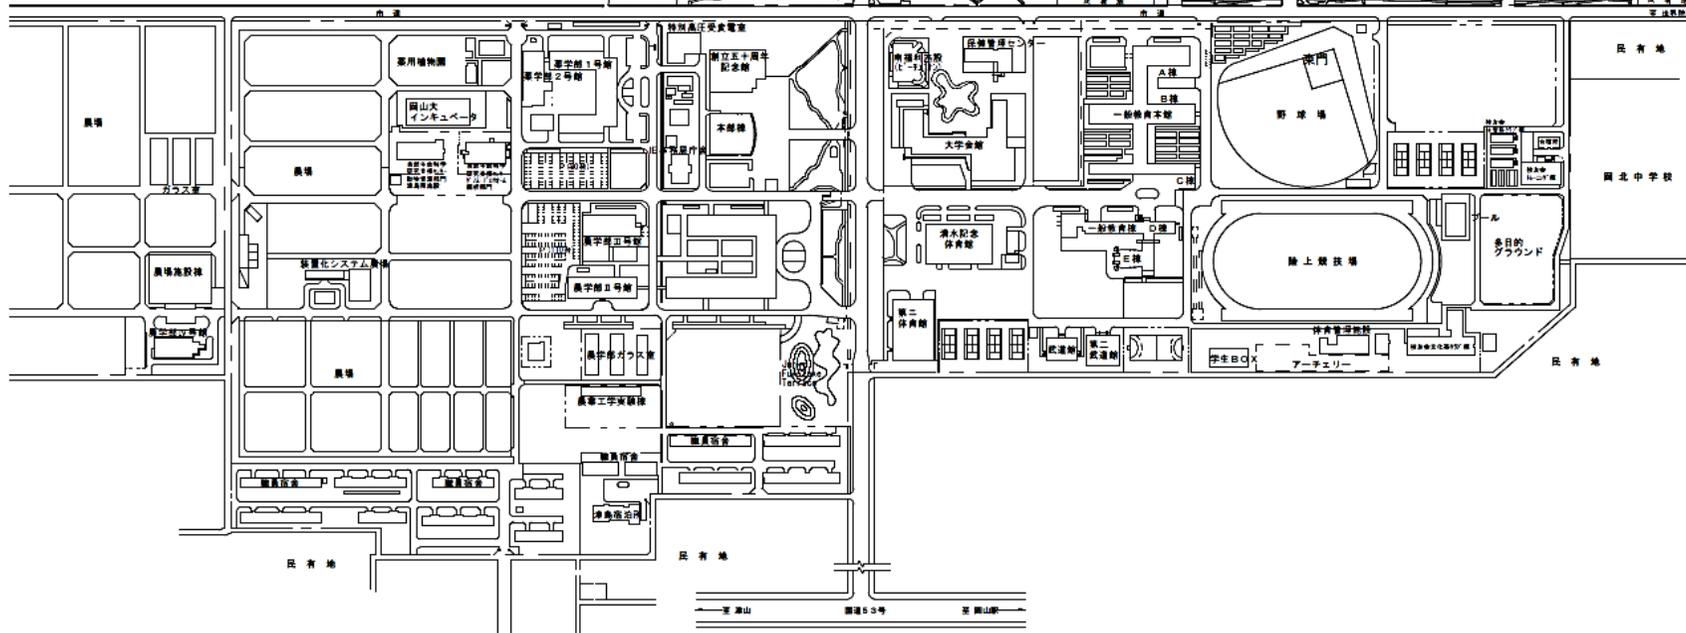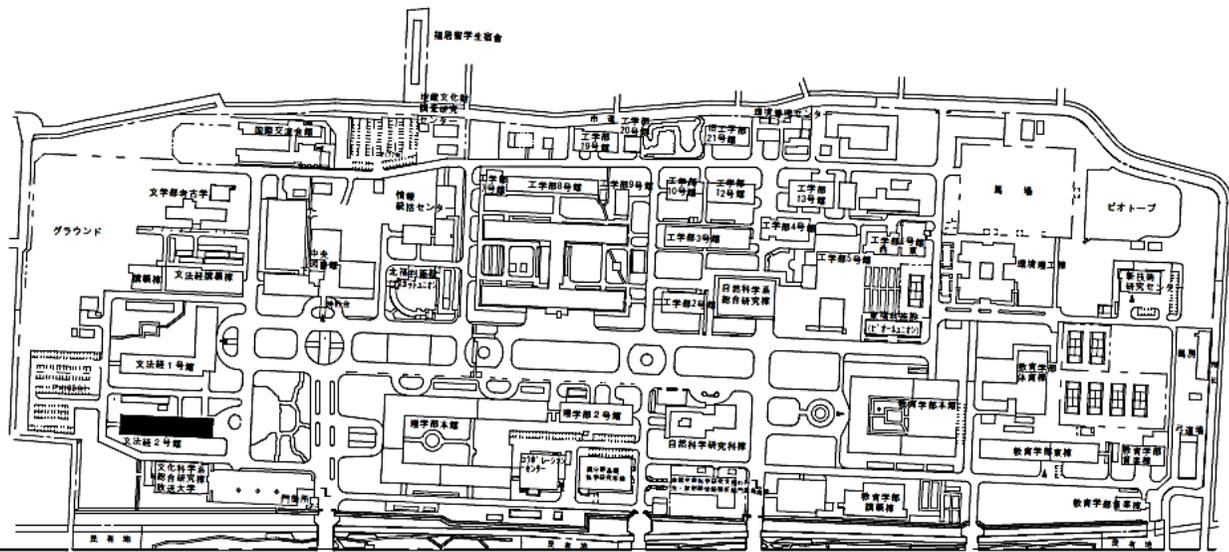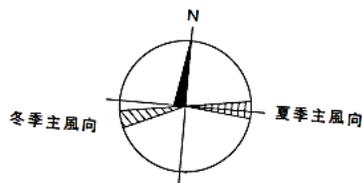



団地名	001津島	事業名	岡山大学(津島)総合研究棟改修Ⅱ(法・経済学系)	配置図	1/5000
-----	-------	-----	--------------------------	-----	--------

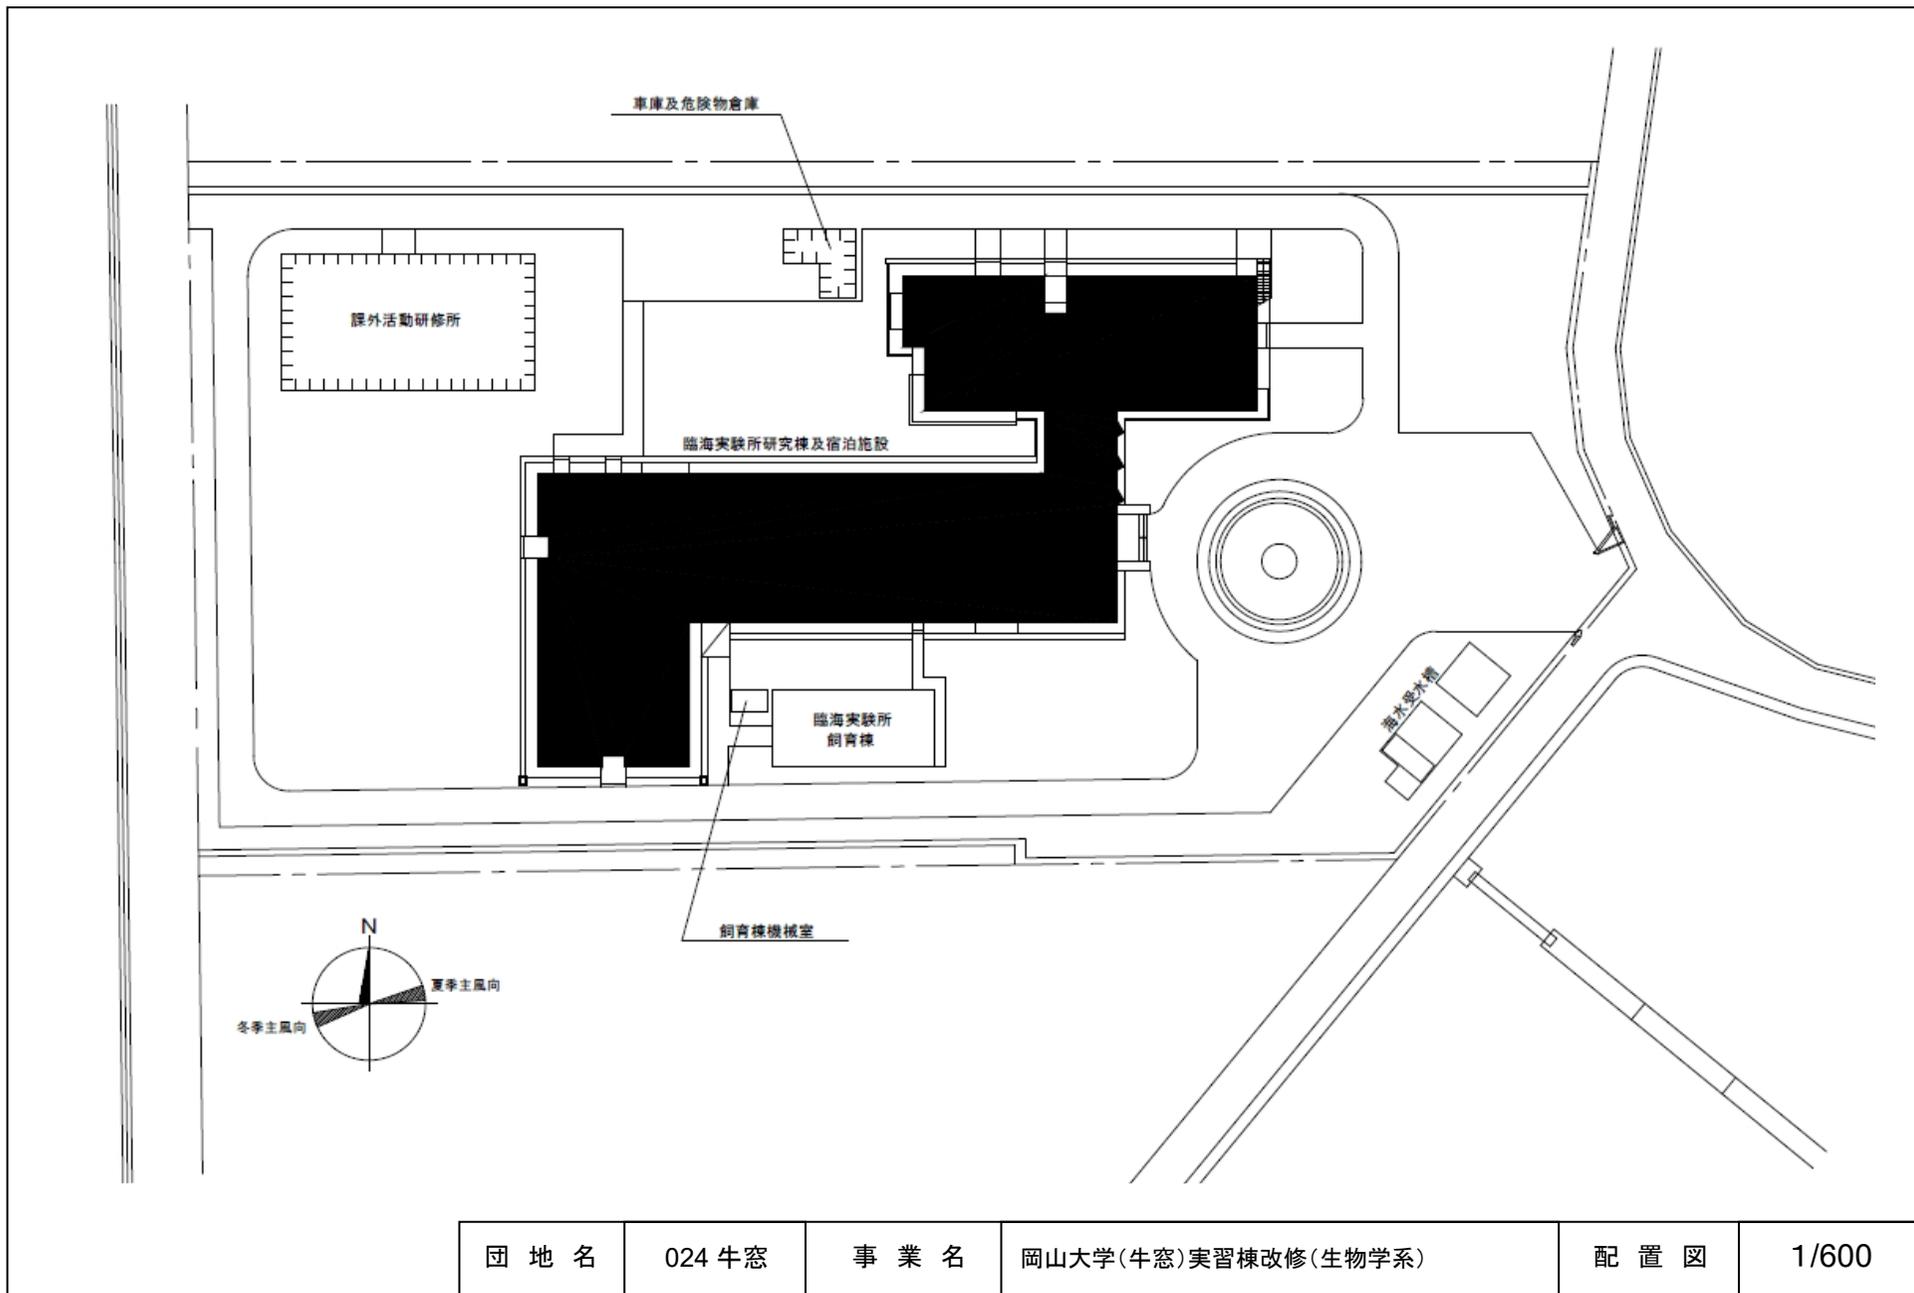


団地名	024 牛窓	事業名	岡山大学(牛窓)実習棟改修(生物学系)	配置図	1/600
-----	--------	-----	---------------------	-----	-------

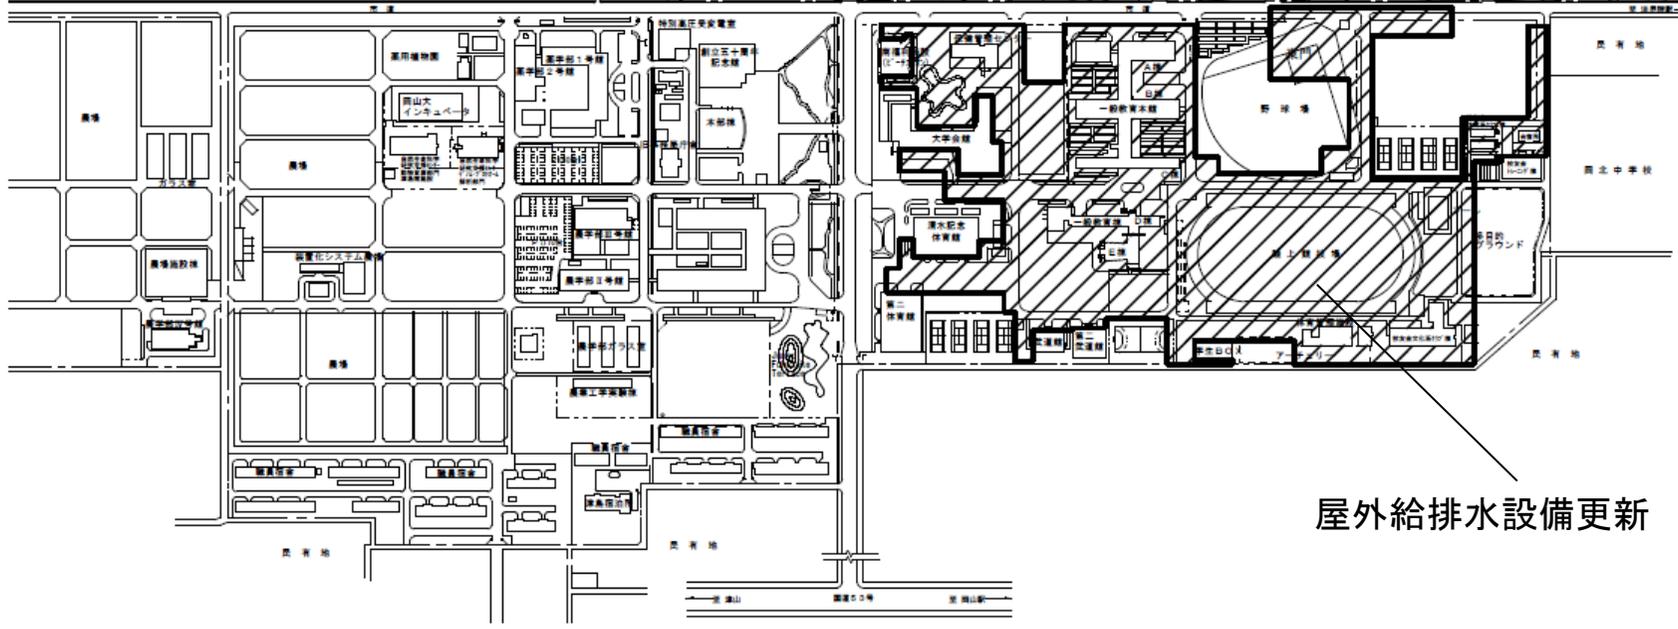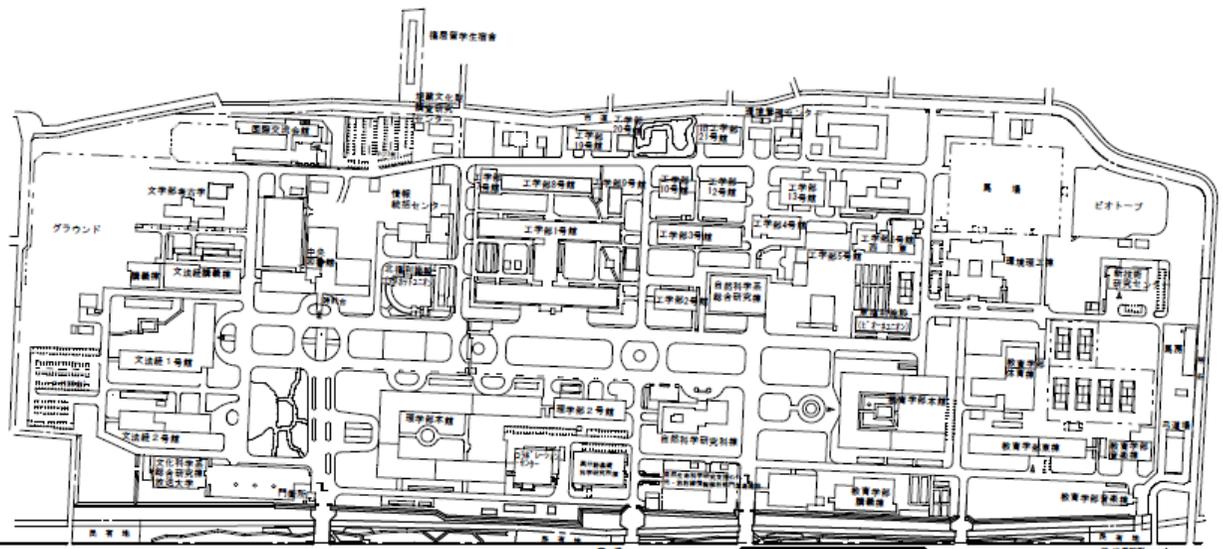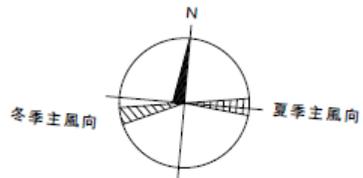

団地名	001 津島	事業名	岡山大学(津島)ライフライン再生(給排水設備)	配置図	1/5000
-----	--------	-----	-------------------------	-----	--------

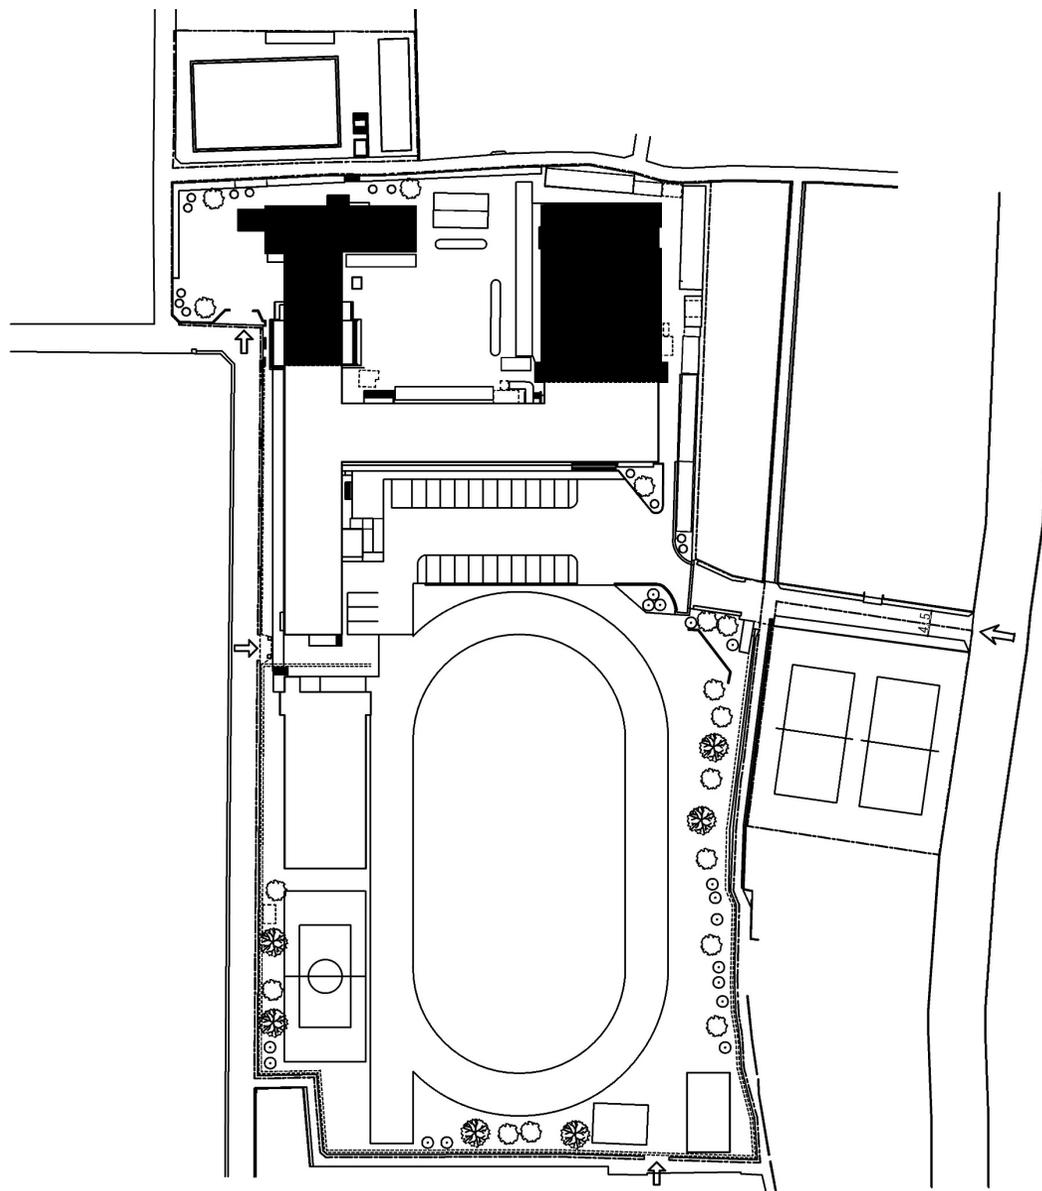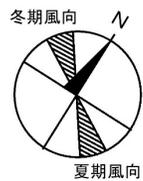


団地名	001 白石1丁目	事業名	山口大学(白石(附中))校舎改修Ⅱ	配置図	1/1200
-----	-----------	-----	-------------------	-----	--------

 


空調室外機置場の整備範囲

空調設備の更新範囲

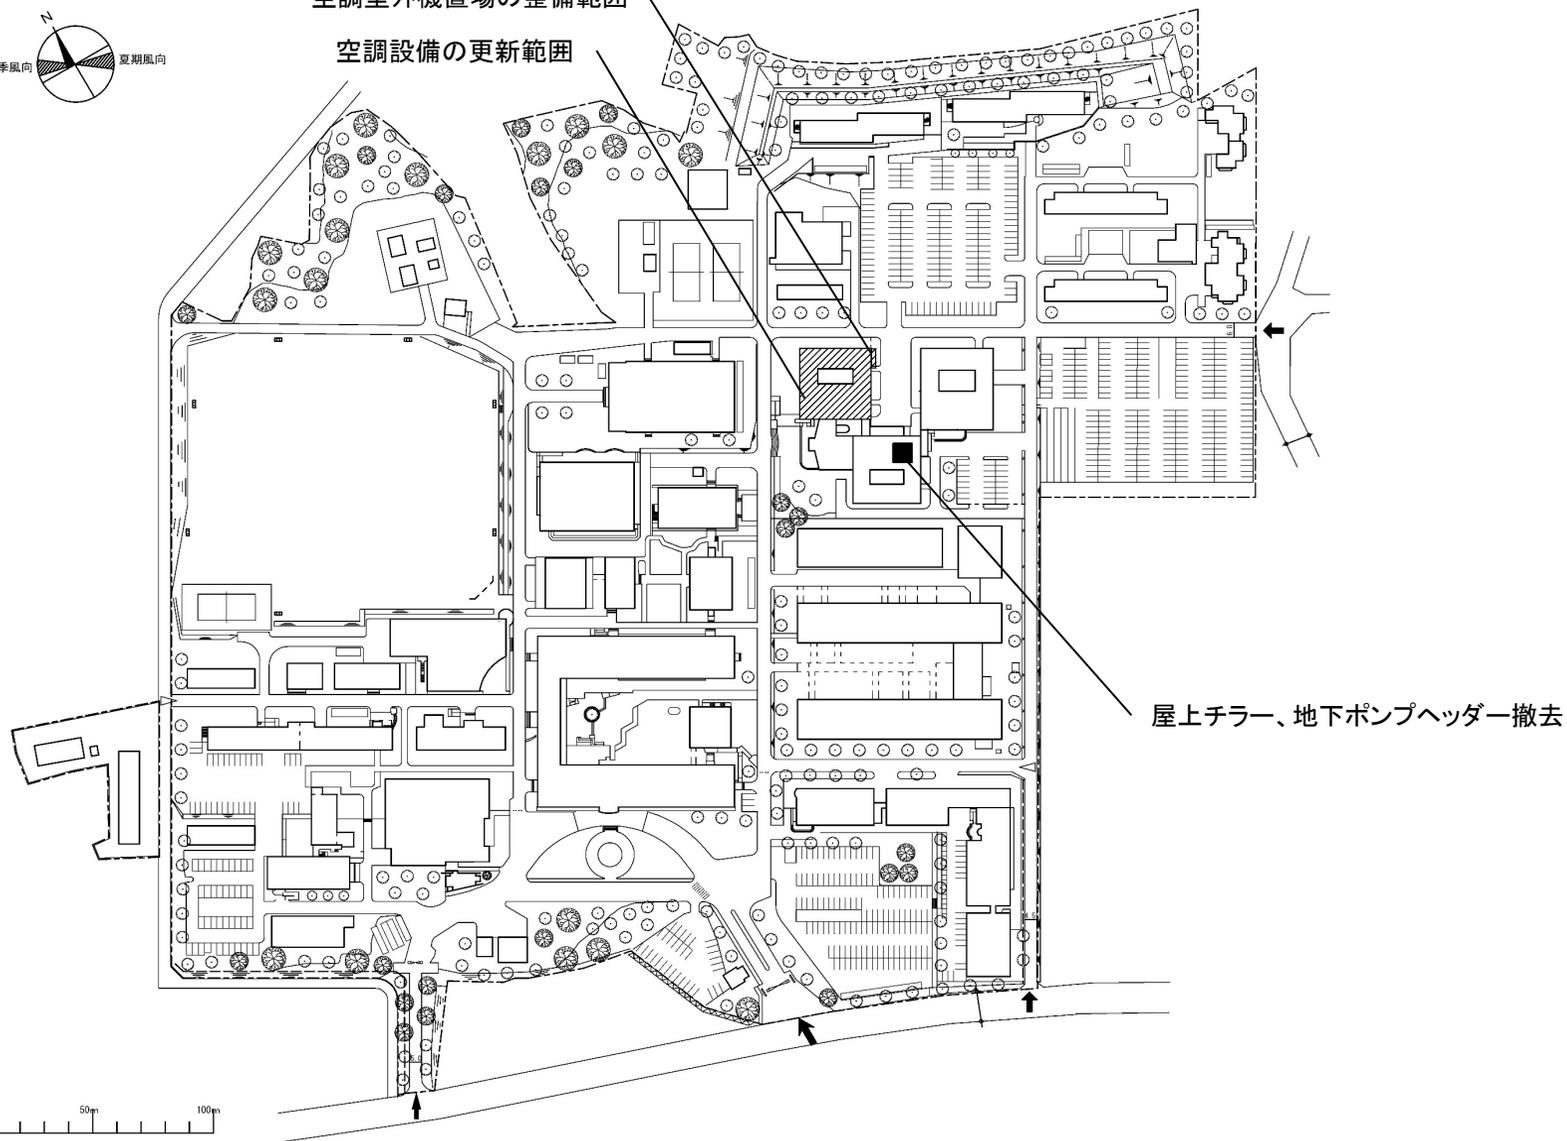

屋上チラー、地下ポンプヘッド撤去


団地名	004 常盤	事業名	山口大学(常盤)ライフライン再生(空調設備)	配置図	1/4000
-----	--------	-----	------------------------	-----	--------

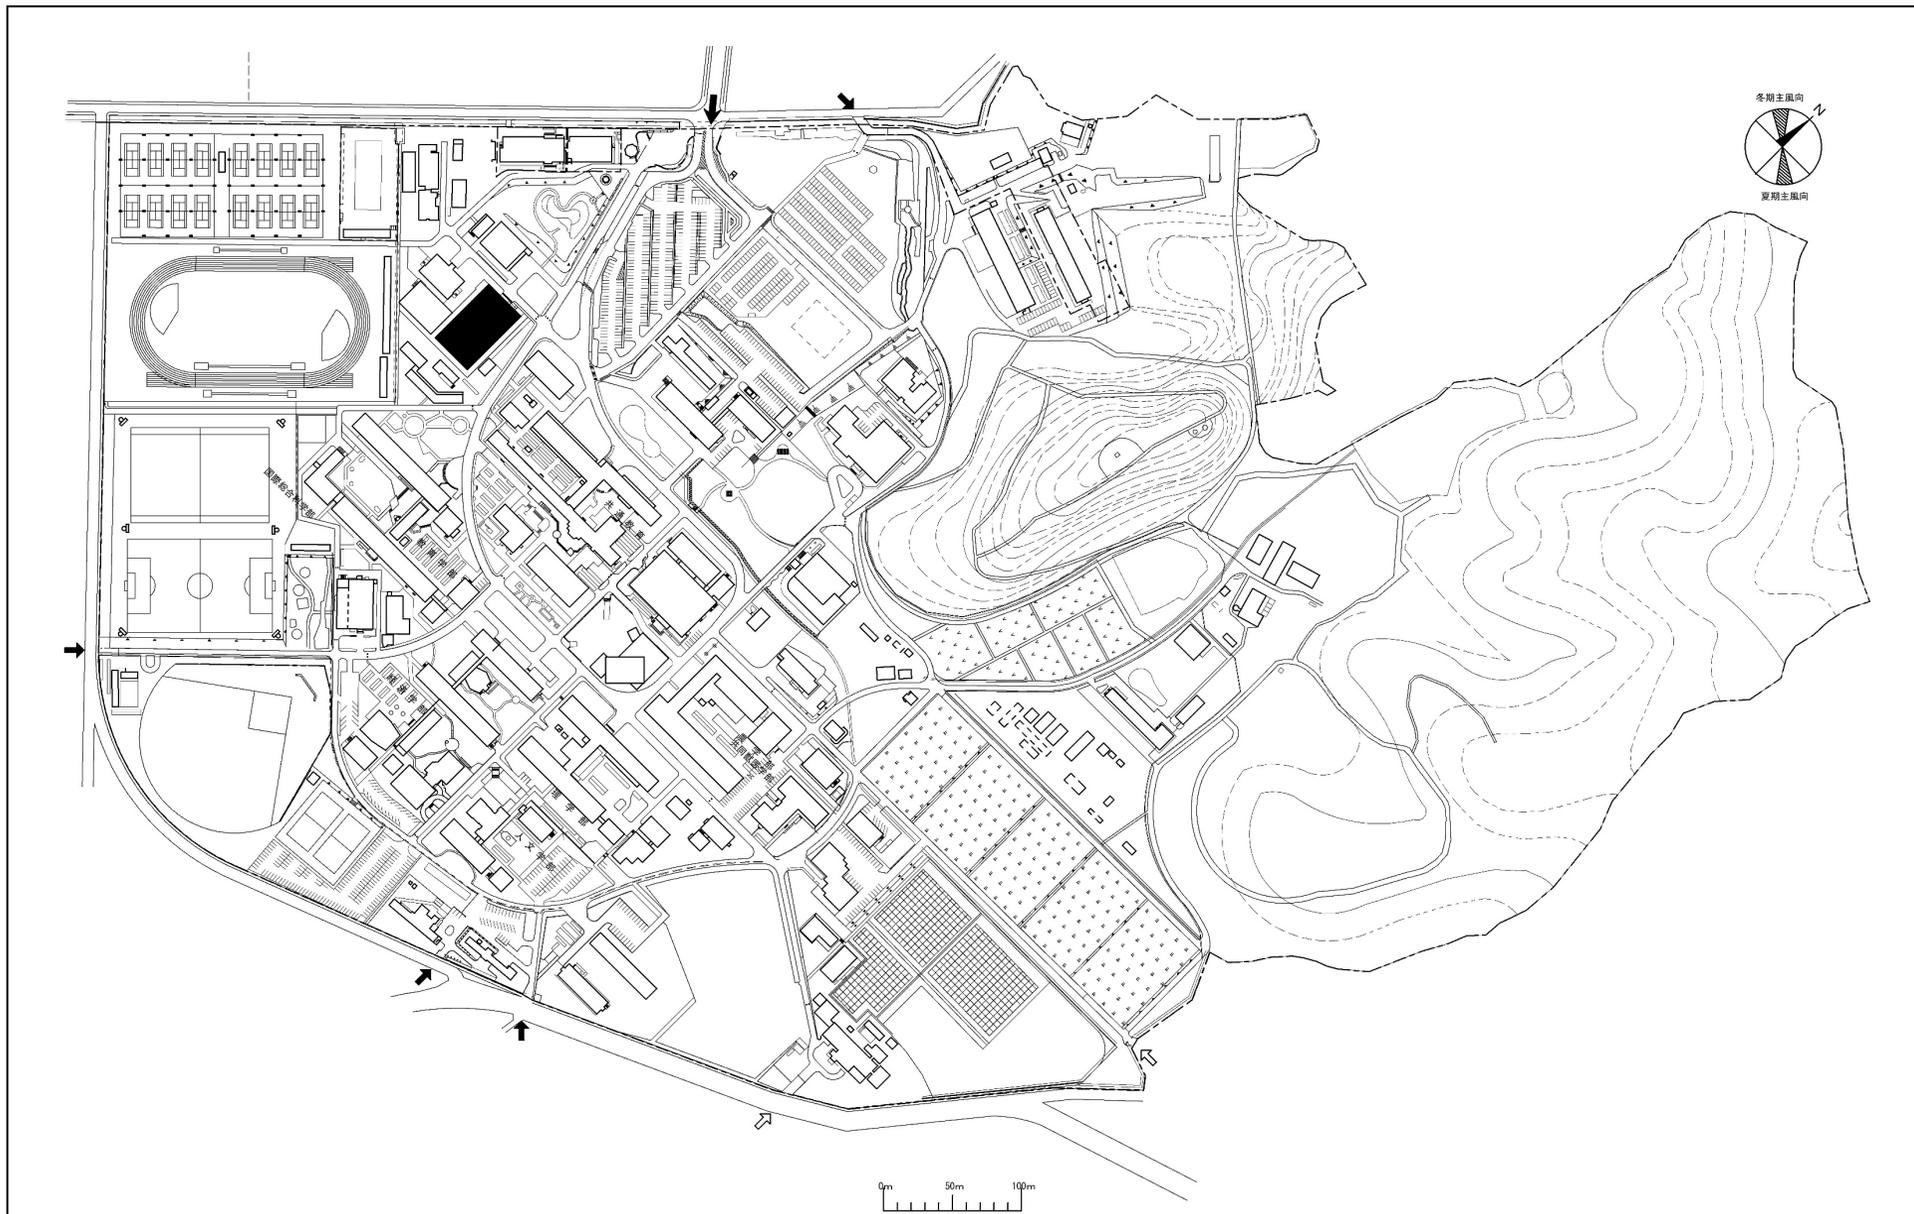



団地名	017 吉田	事業名	山口大学(吉田)屋内体育施設改修	配置図	1/7000
-----	--------	-----	------------------	-----	--------




団地名	017 吉田	事業名	山口大学(吉田)実習棟改修(音楽系)	配置図	1/7000
-----	--------	-----	--------------------	-----	--------

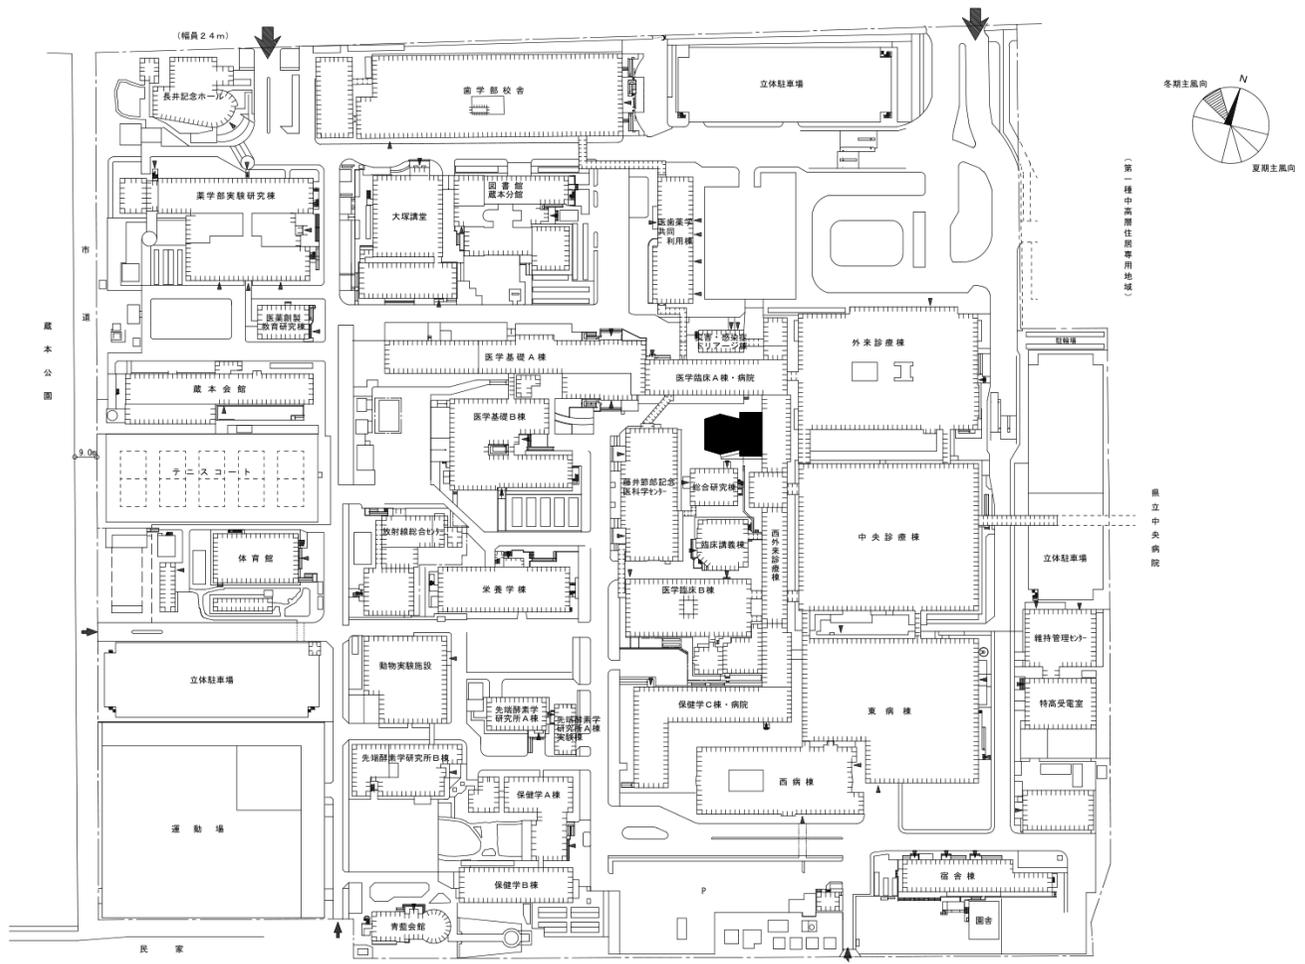


団地名	013 蔵本	事業名	徳島大学(蔵本) 総合研究棟改修(医光/医工学系)	配置図	1/3,000
-----	--------	-----	------------------------------	-----	---------

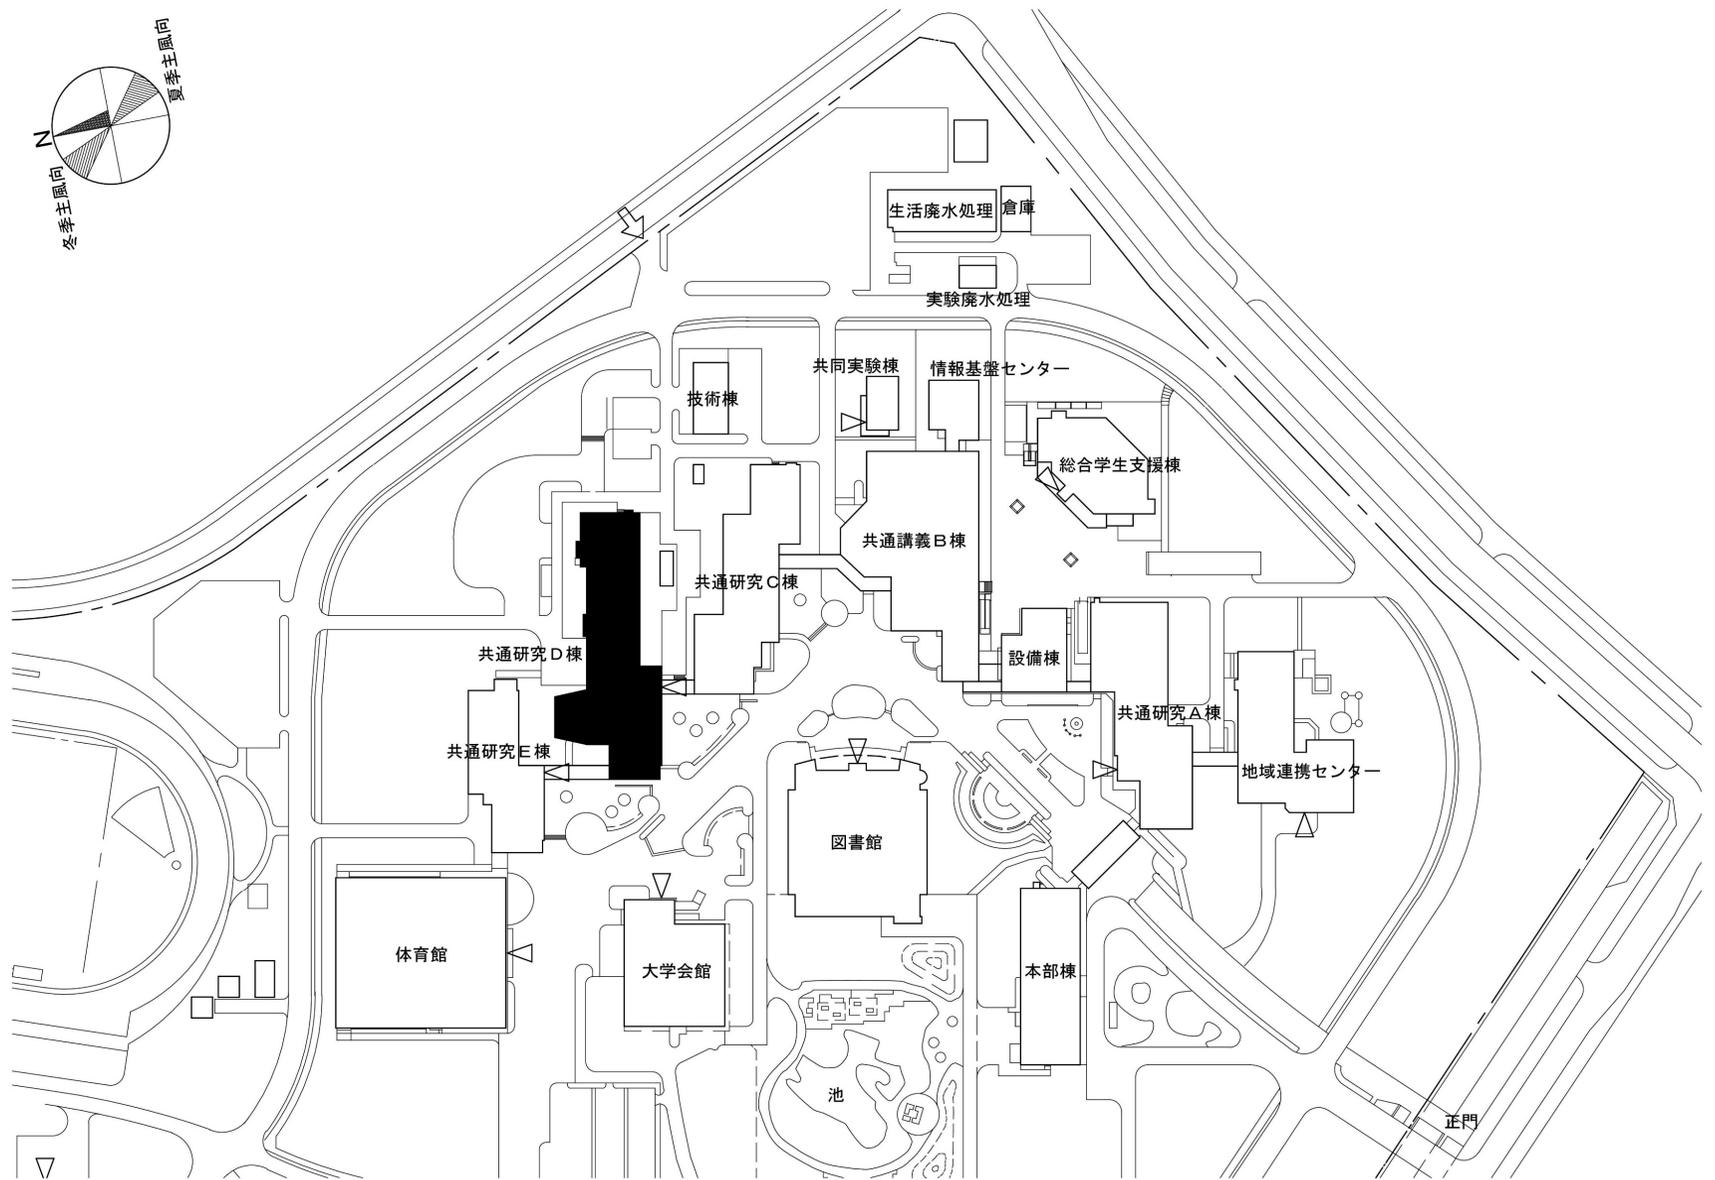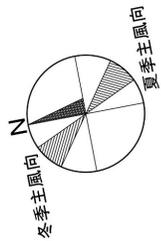


団地名	001 高島	事業名	鳴門教育大学(高島)総合研究棟改修 I (学校教育学系)	配置図	1/2,000
-----	--------	-----	------------------------------	-----	---------

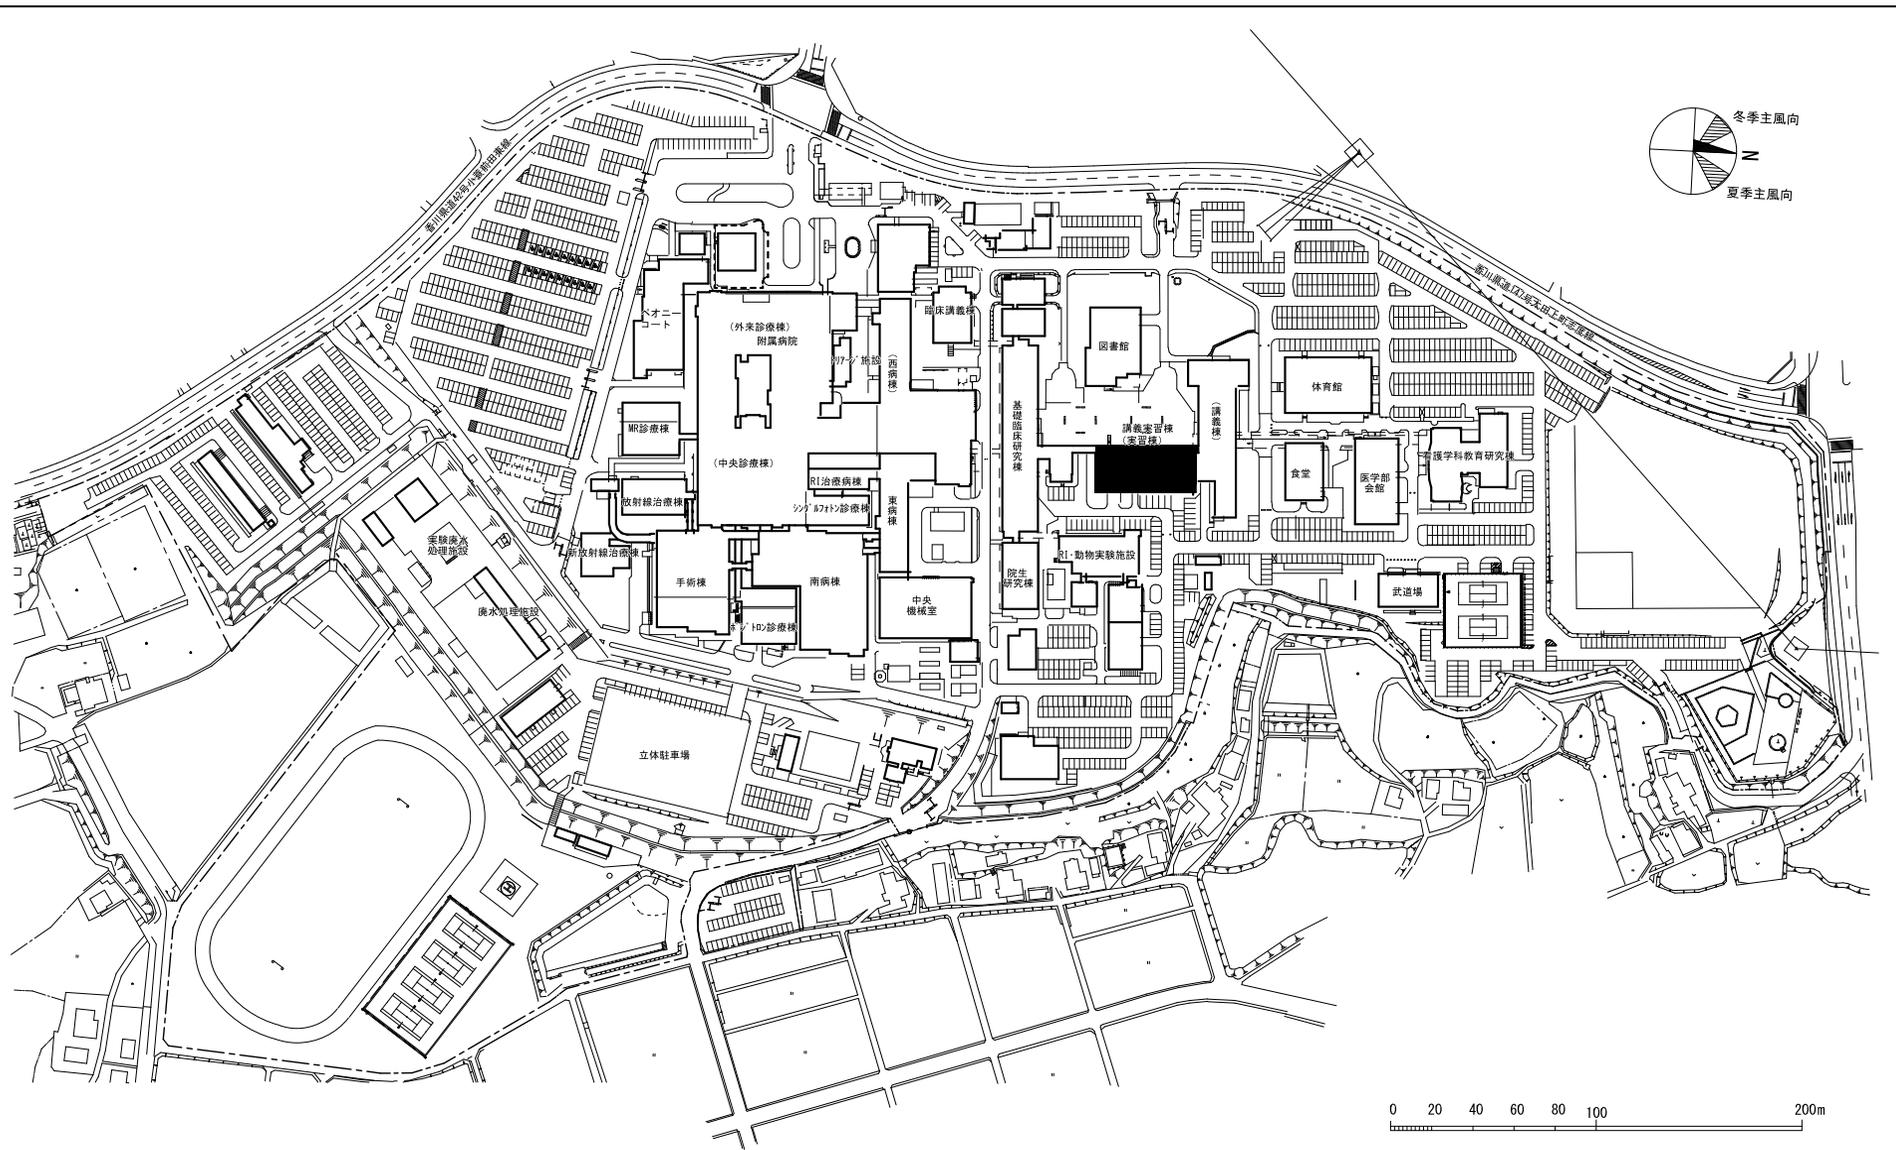

団地名	024 三木町	事業名	香川大学(三木町)講義実習棟改修Ⅱ(医学系)	配置図	1/3,500
-----	---------	-----	------------------------	-----	---------

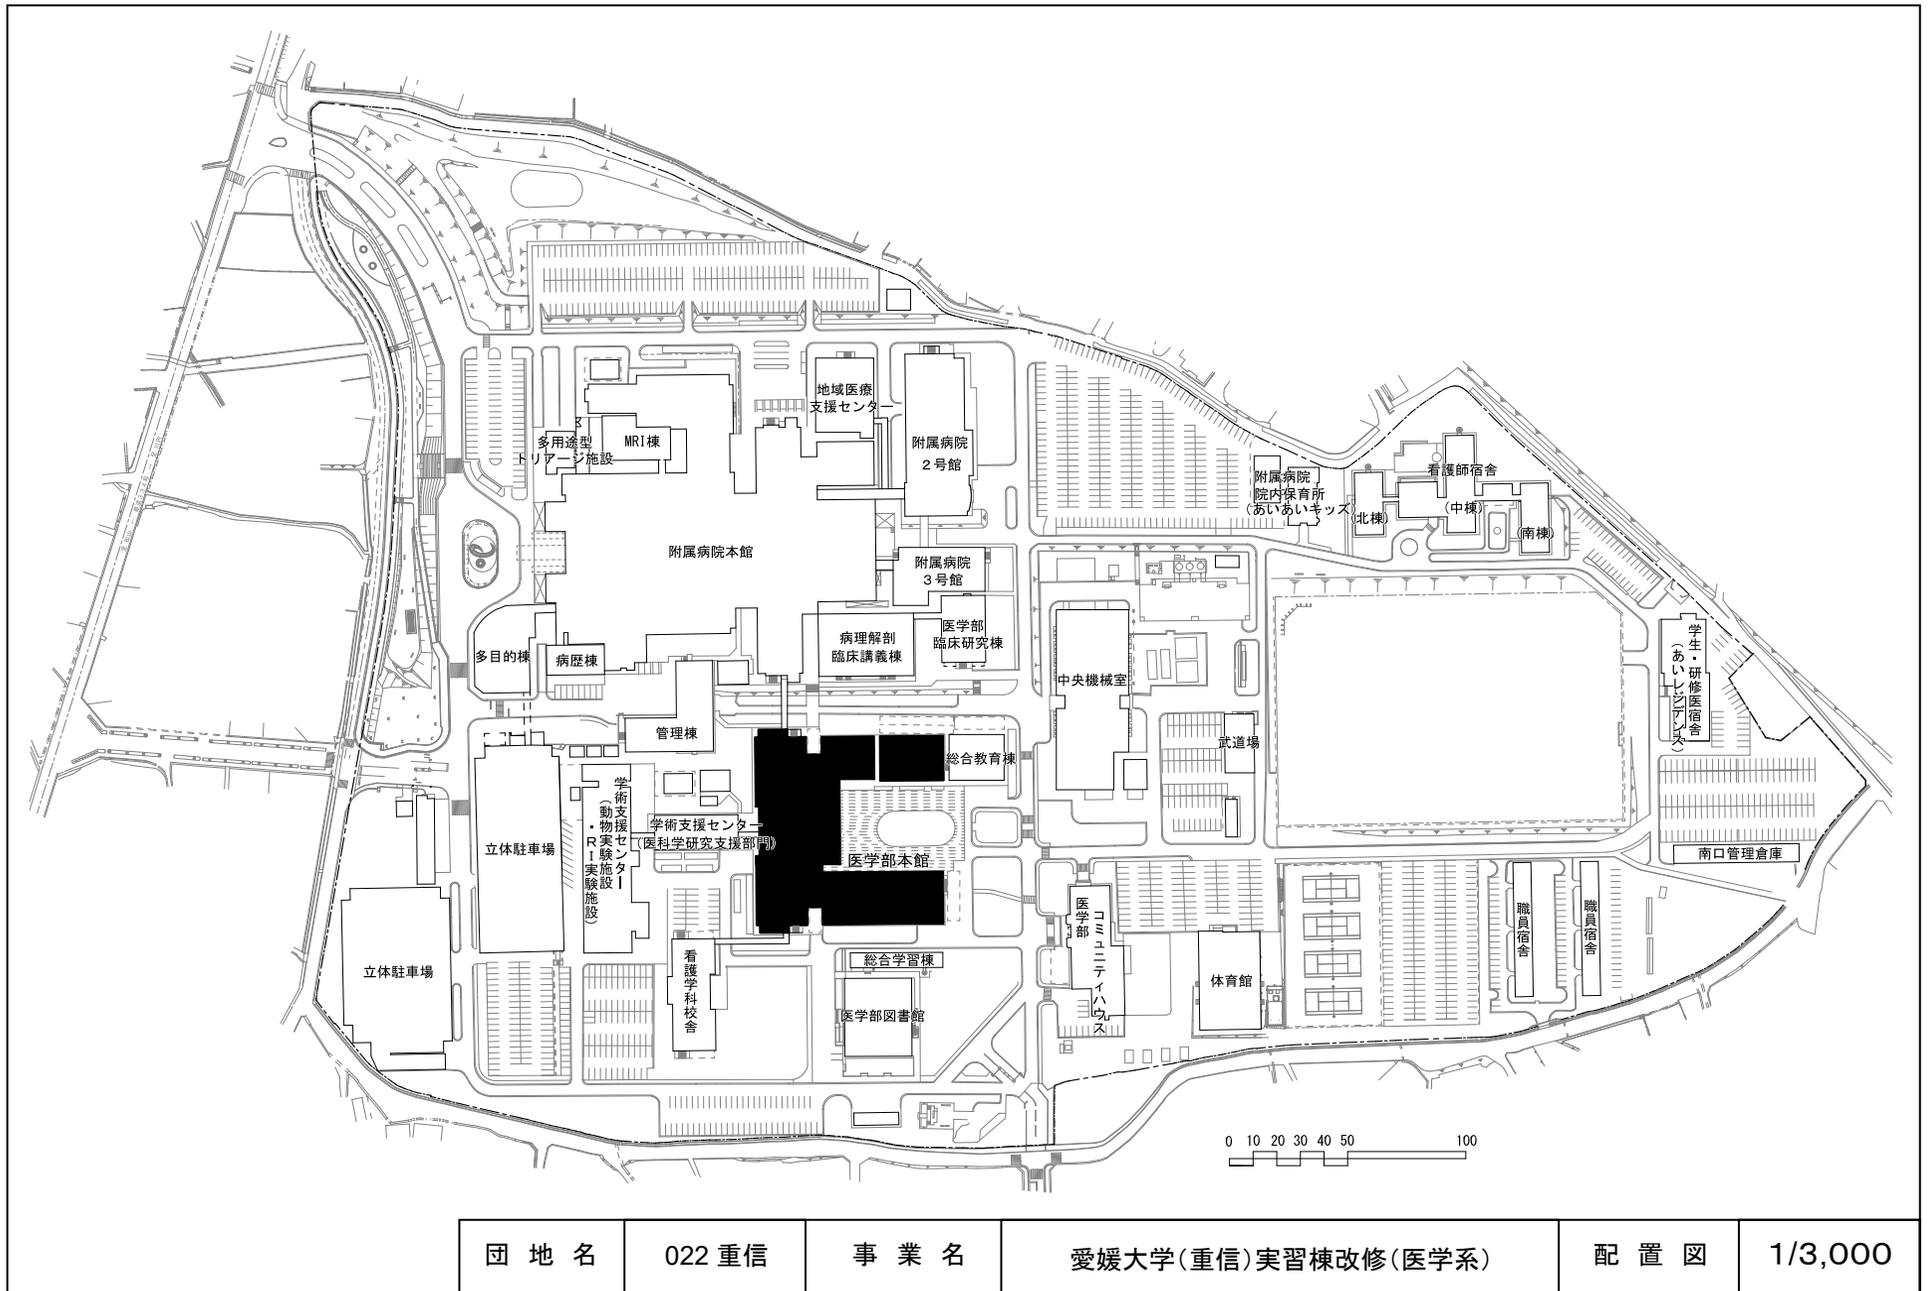


団地名	022 重信	事業名	愛媛大学(重信)実習棟改修(医学系)	配置図	1/3,000
-----	--------	-----	--------------------	-----	---------

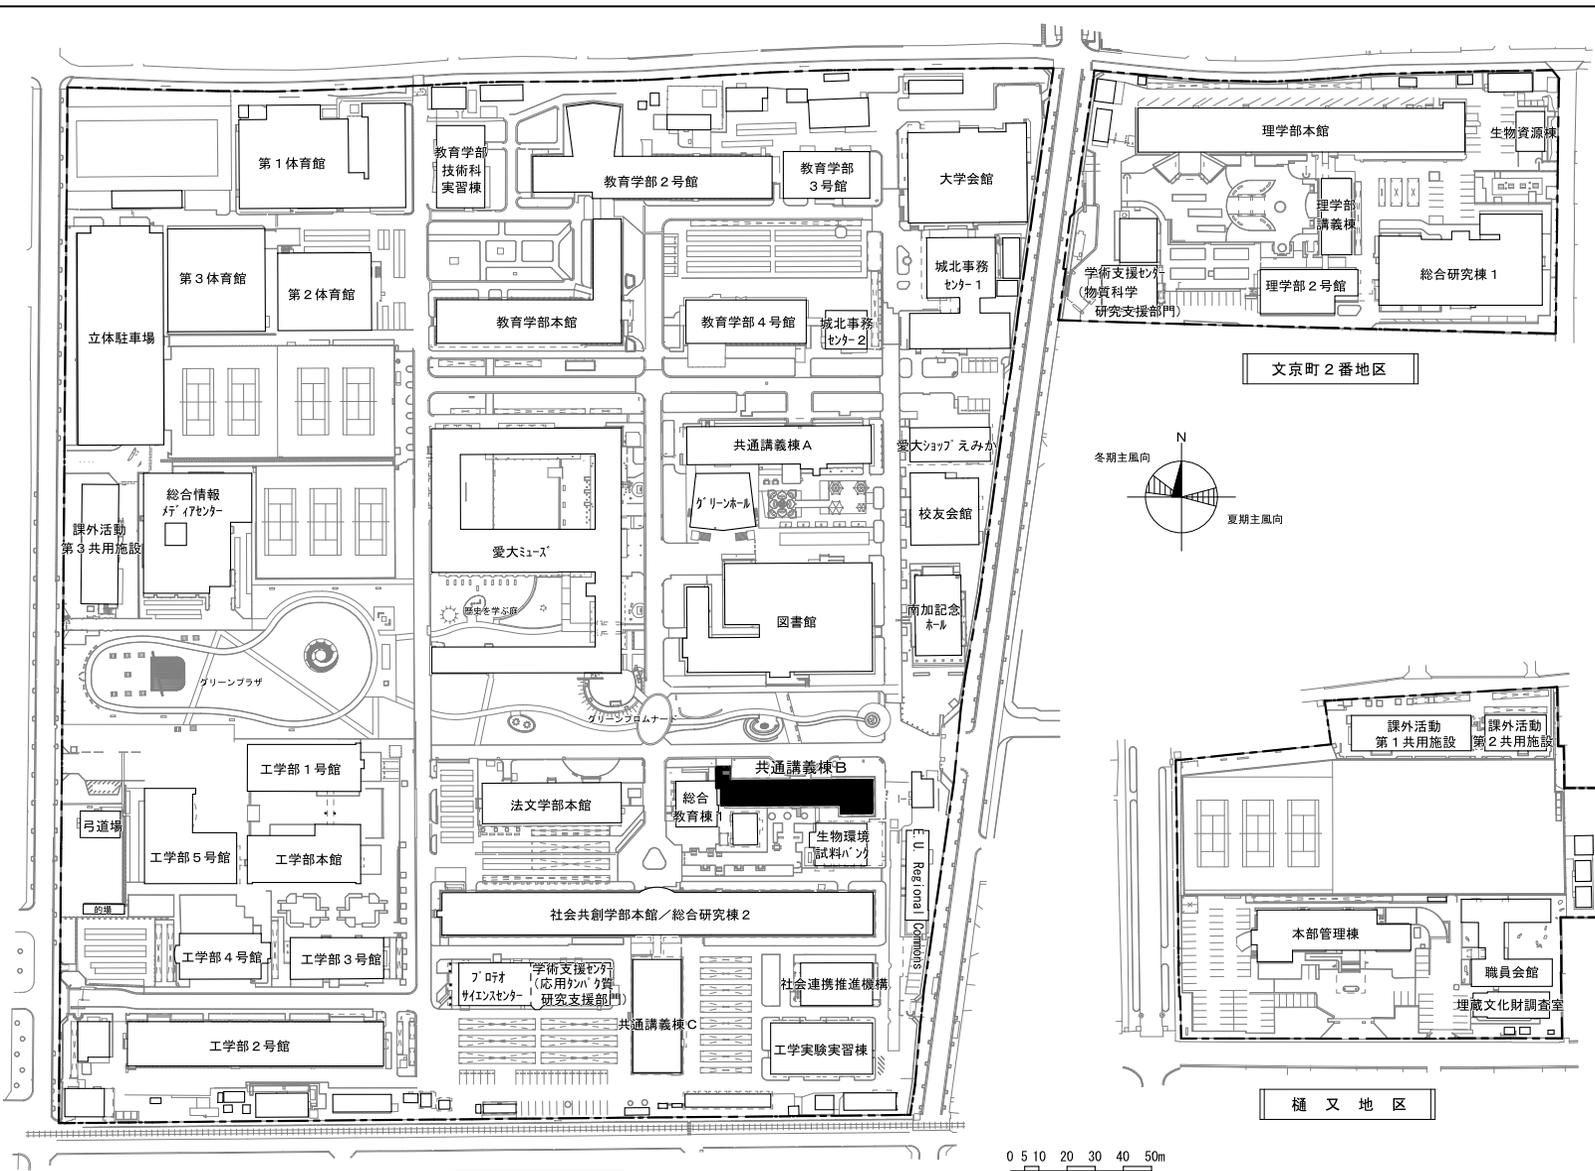


文京町3番地区

0 5 10 20 30 40 50m


団地名	001城北	事業名	愛媛大学(城北)講義棟改修	配置図	1/2,500
-----	-------	-----	---------------	-----	---------

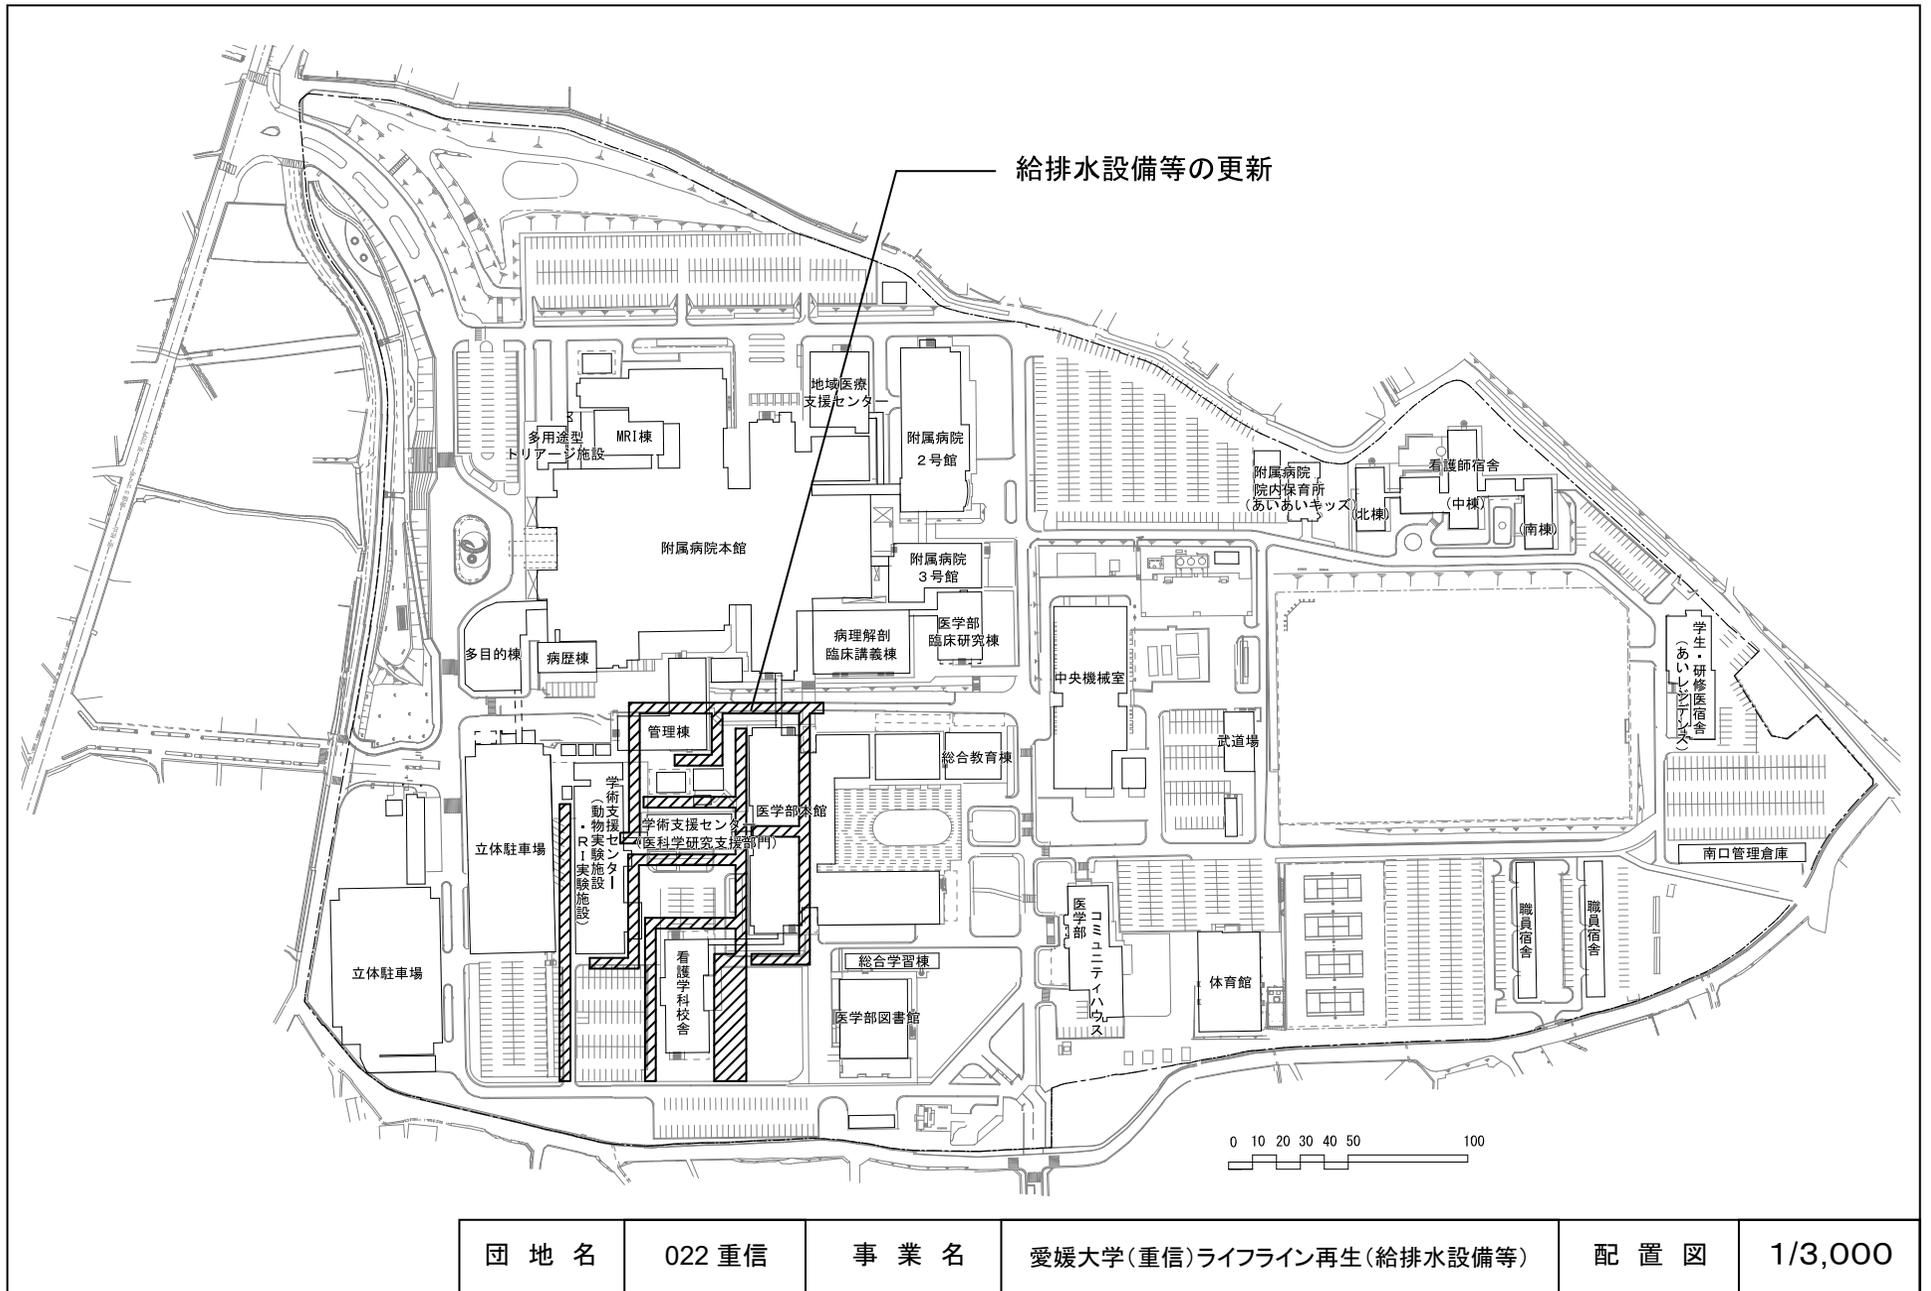



団地名	022 重信	事業名	愛媛大学(重信)ライフライン再生(給排水設備等)	配置図	1/3,000
-----	--------	-----	--------------------------	-----	---------

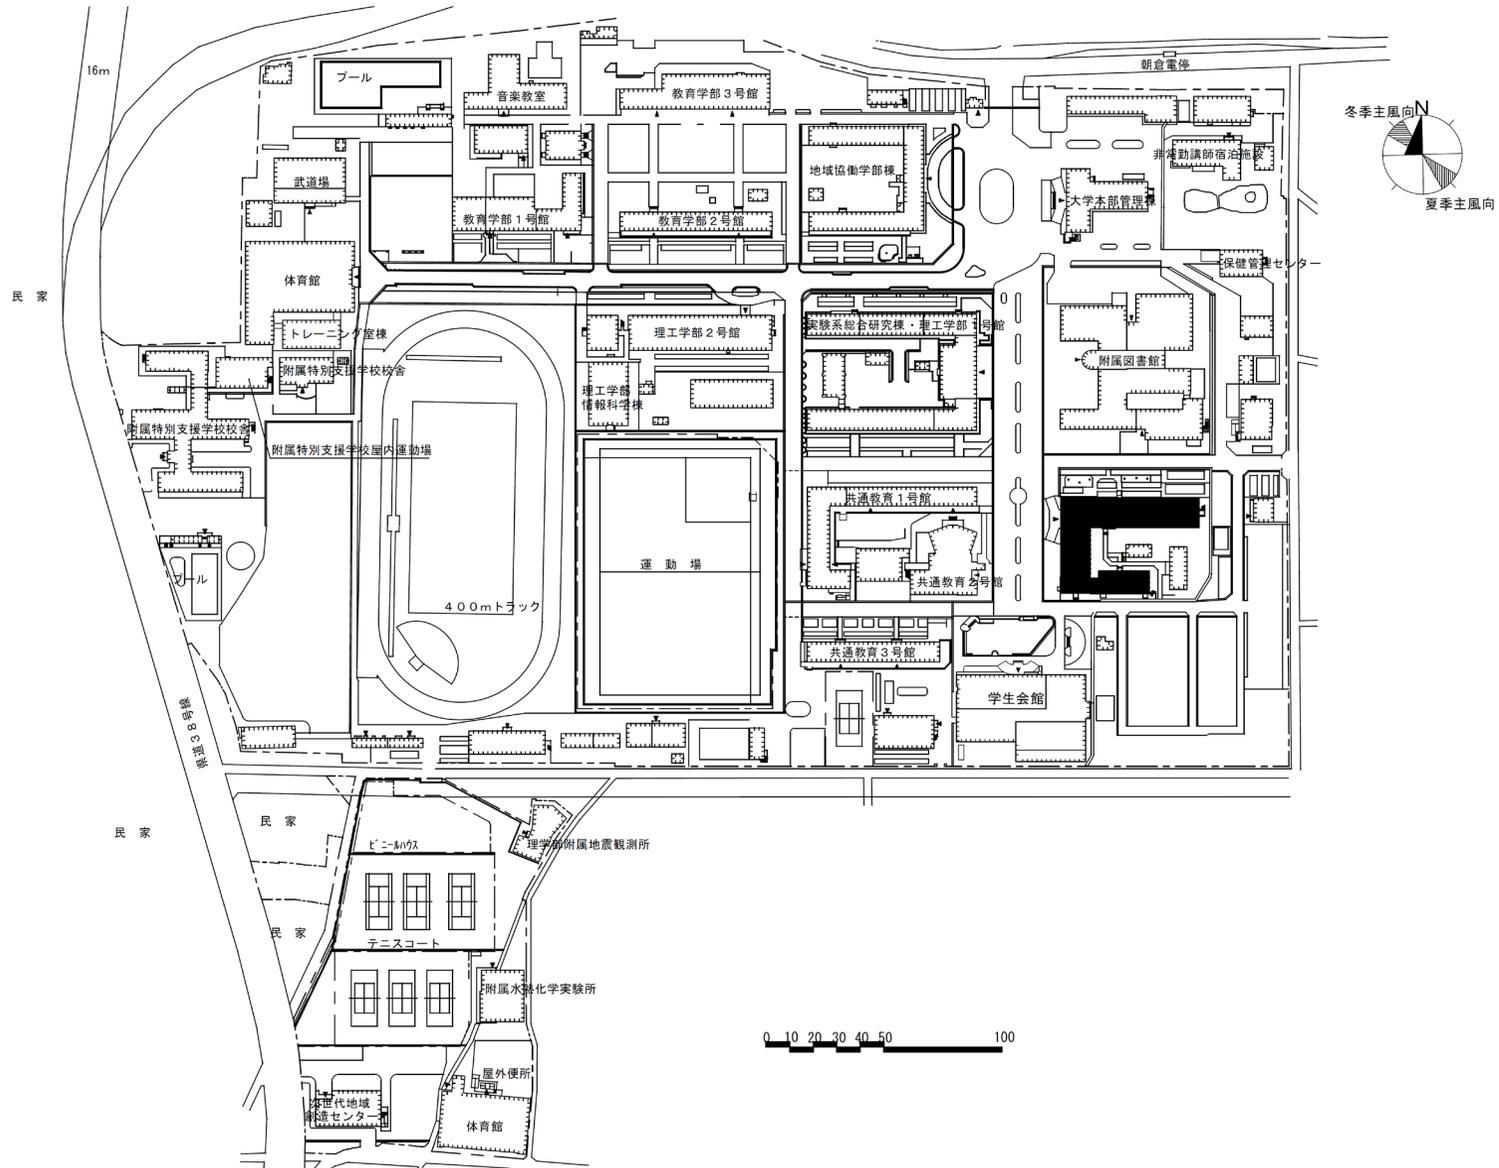



団地名	001朝倉	事業名	高知大学(朝倉)総合研究棟改修Ⅱ(人文社会系)	配置図	1/3000
-----	-------	-----	-------------------------	-----	--------

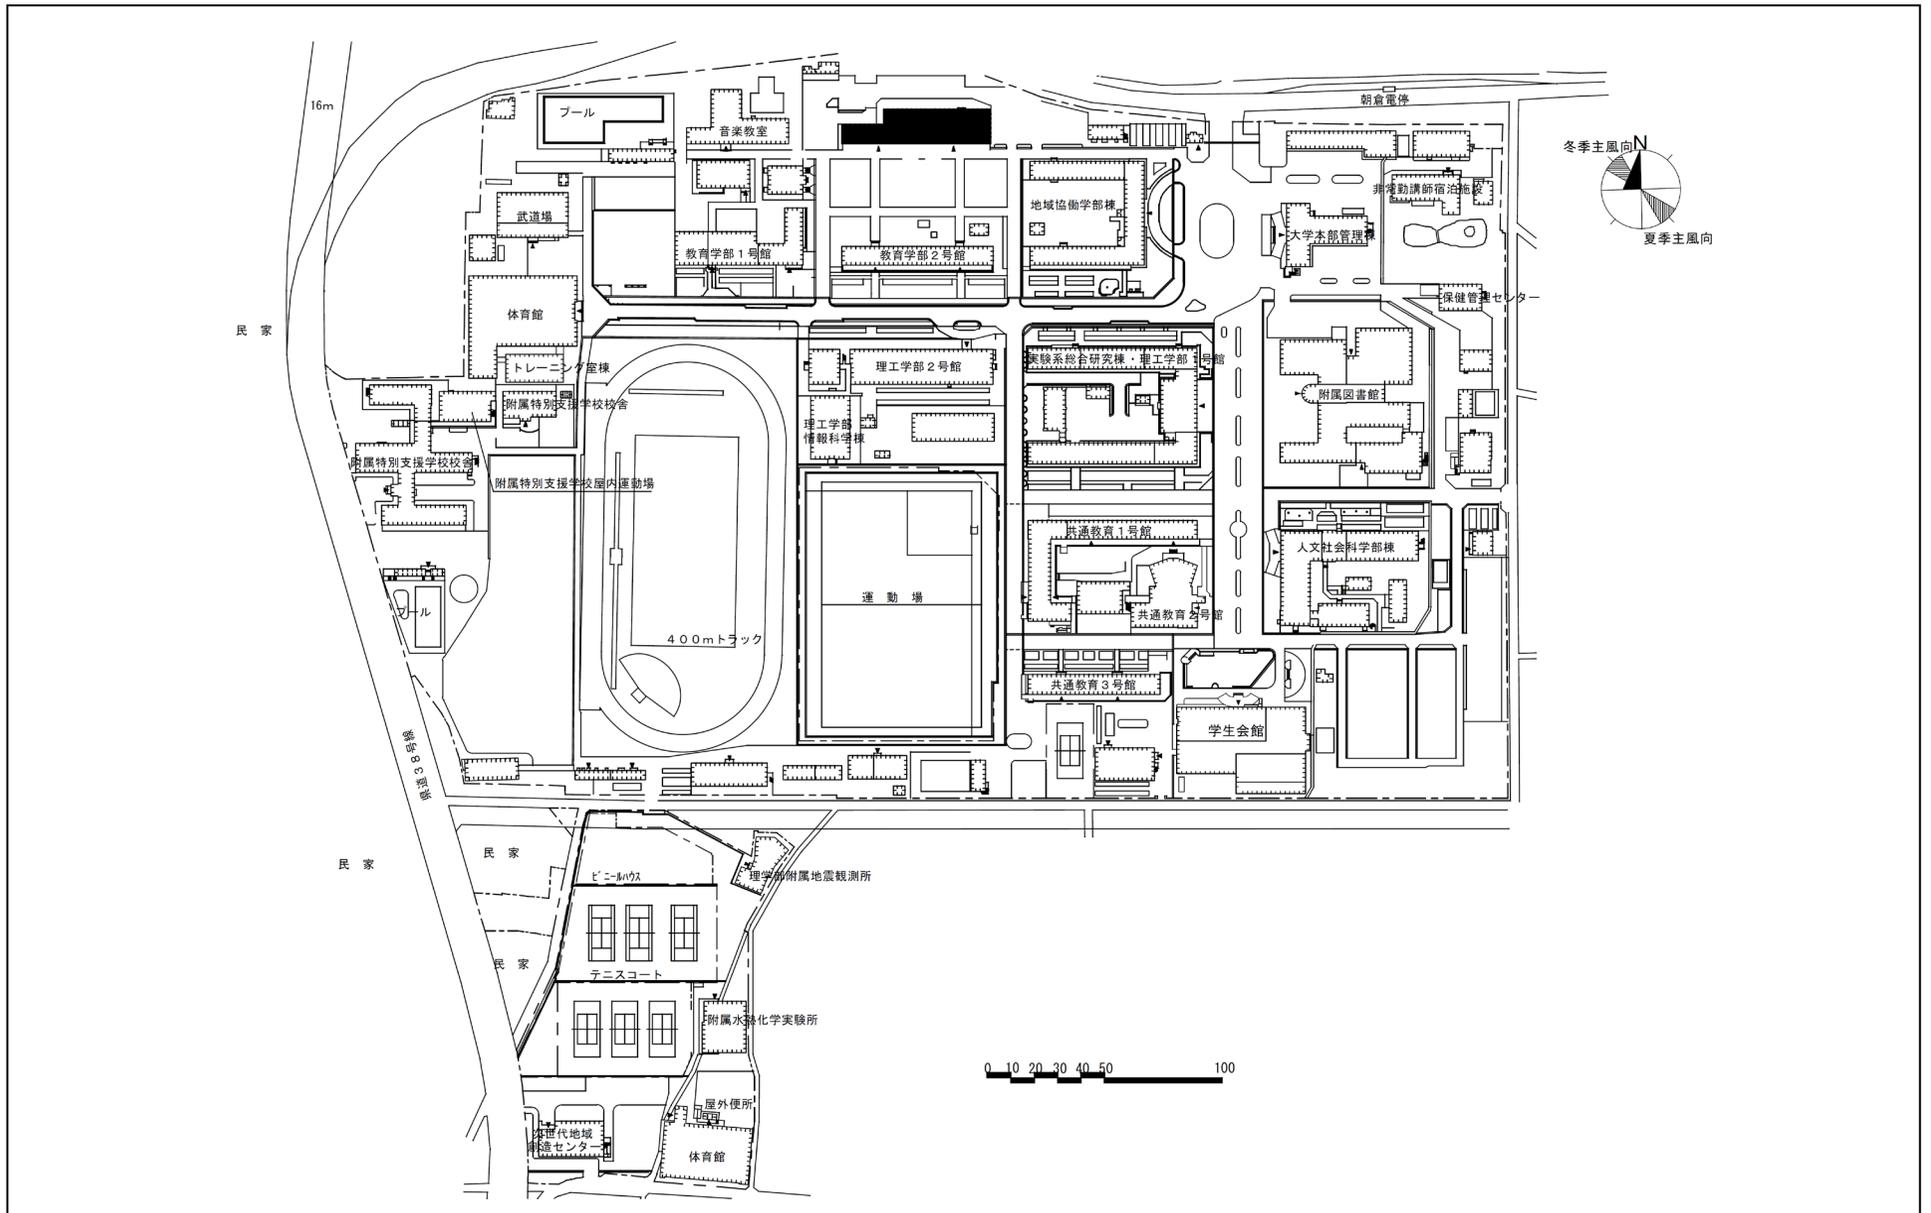


団地名	001朝倉	事業名	高知大学(朝倉)総合研究棟改修(教育学系)	配置図	1/3000
-----	-------	-----	-----------------------	-----	--------

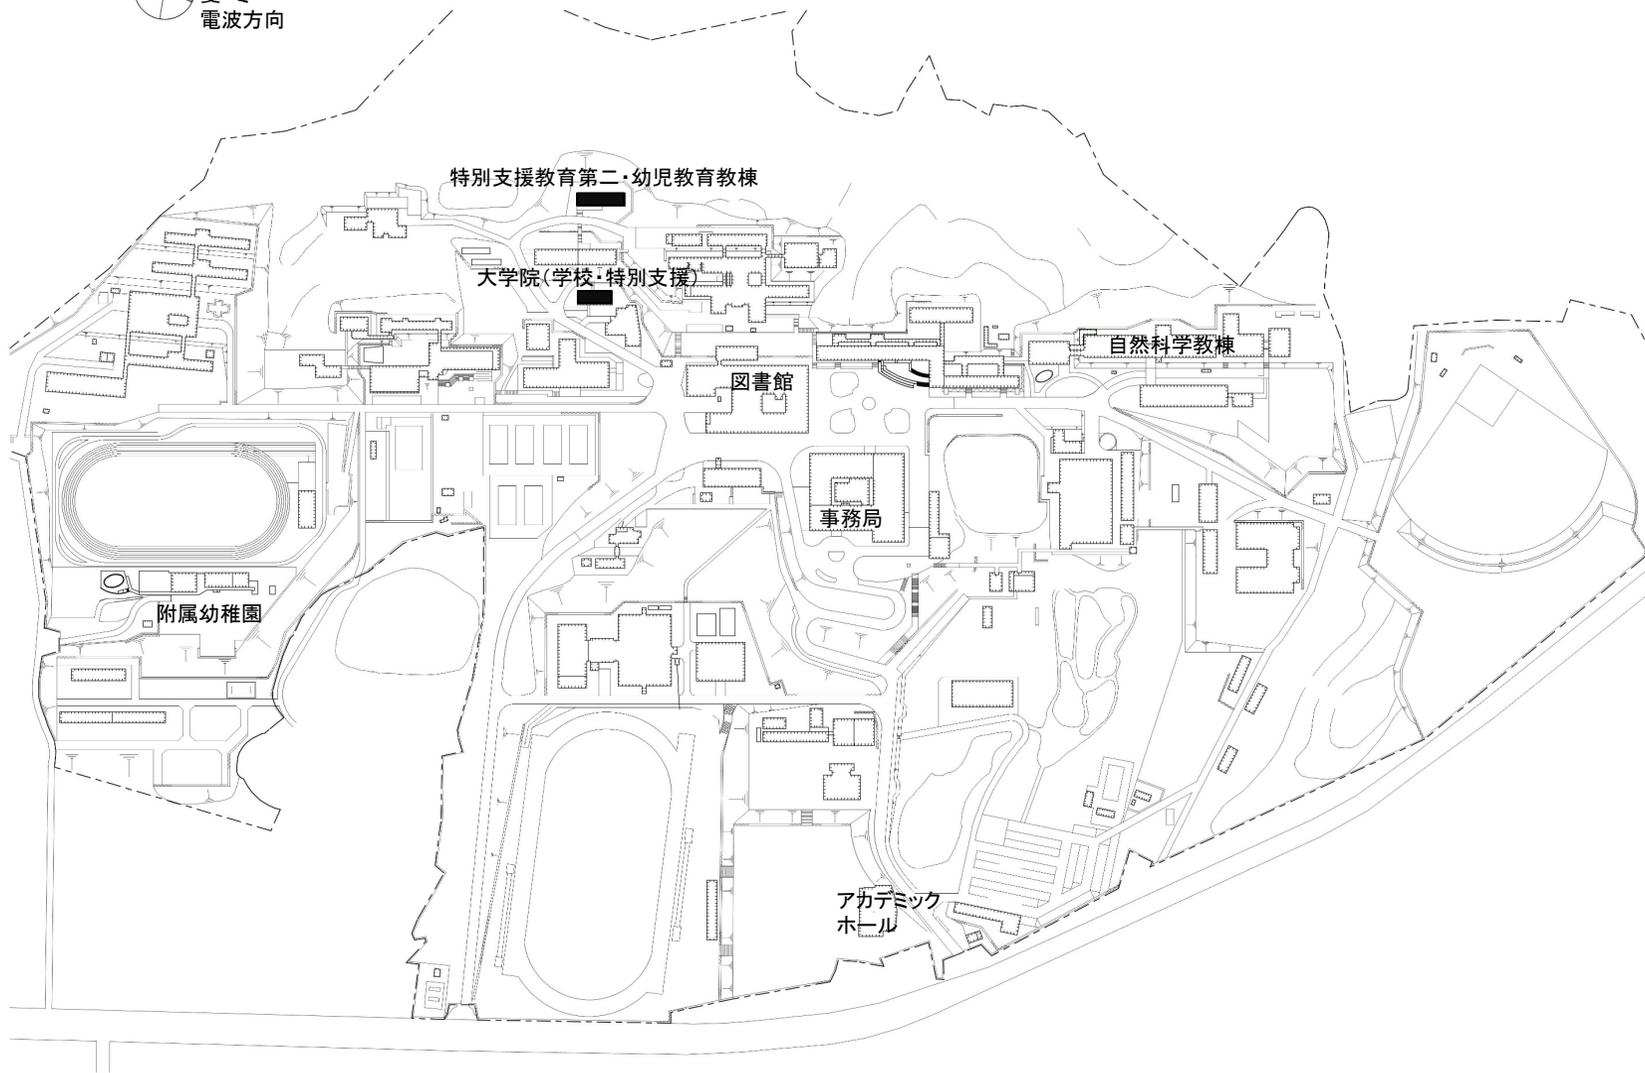 


団地名	001 赤間	事業名	福岡教育大学(赤間)総合研究棟改修(教育学系)	配置図	1/4000
-----	--------	-----	-------------------------	-----	--------

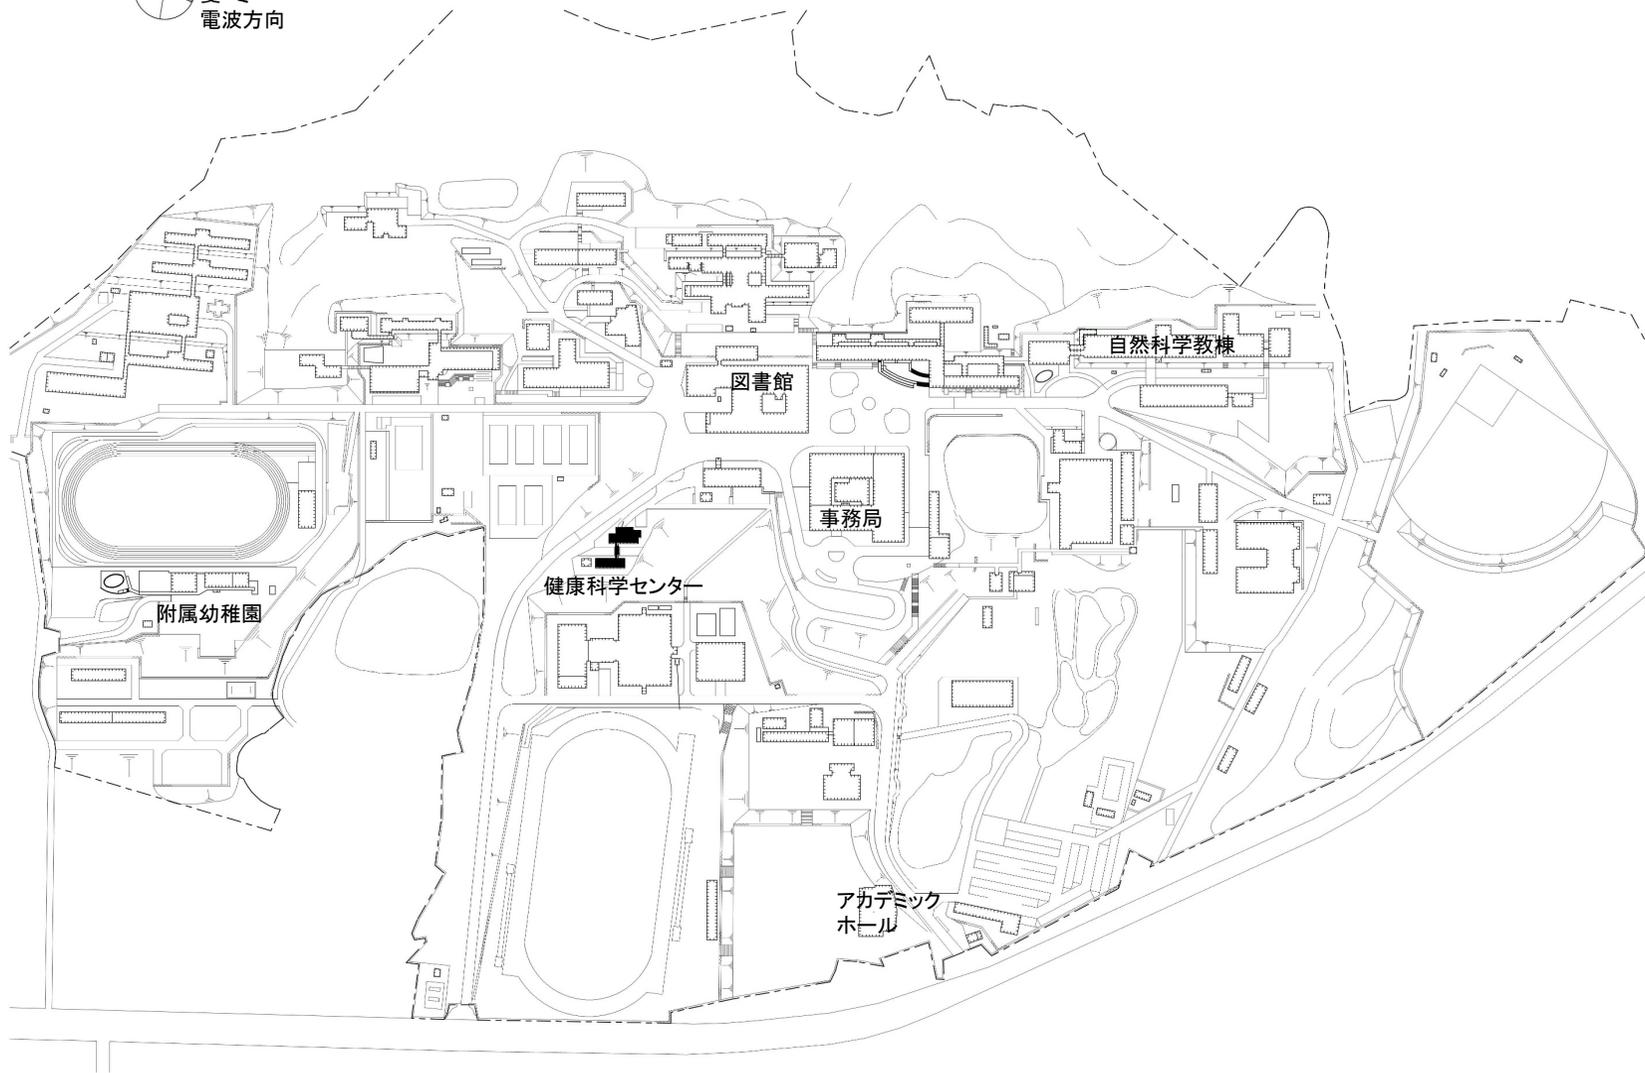 


団地名	001 赤間	事業名	福岡教育大学(赤間)健康科学センター改修	配置図	1/4000
-----	--------	-----	----------------------	-----	--------

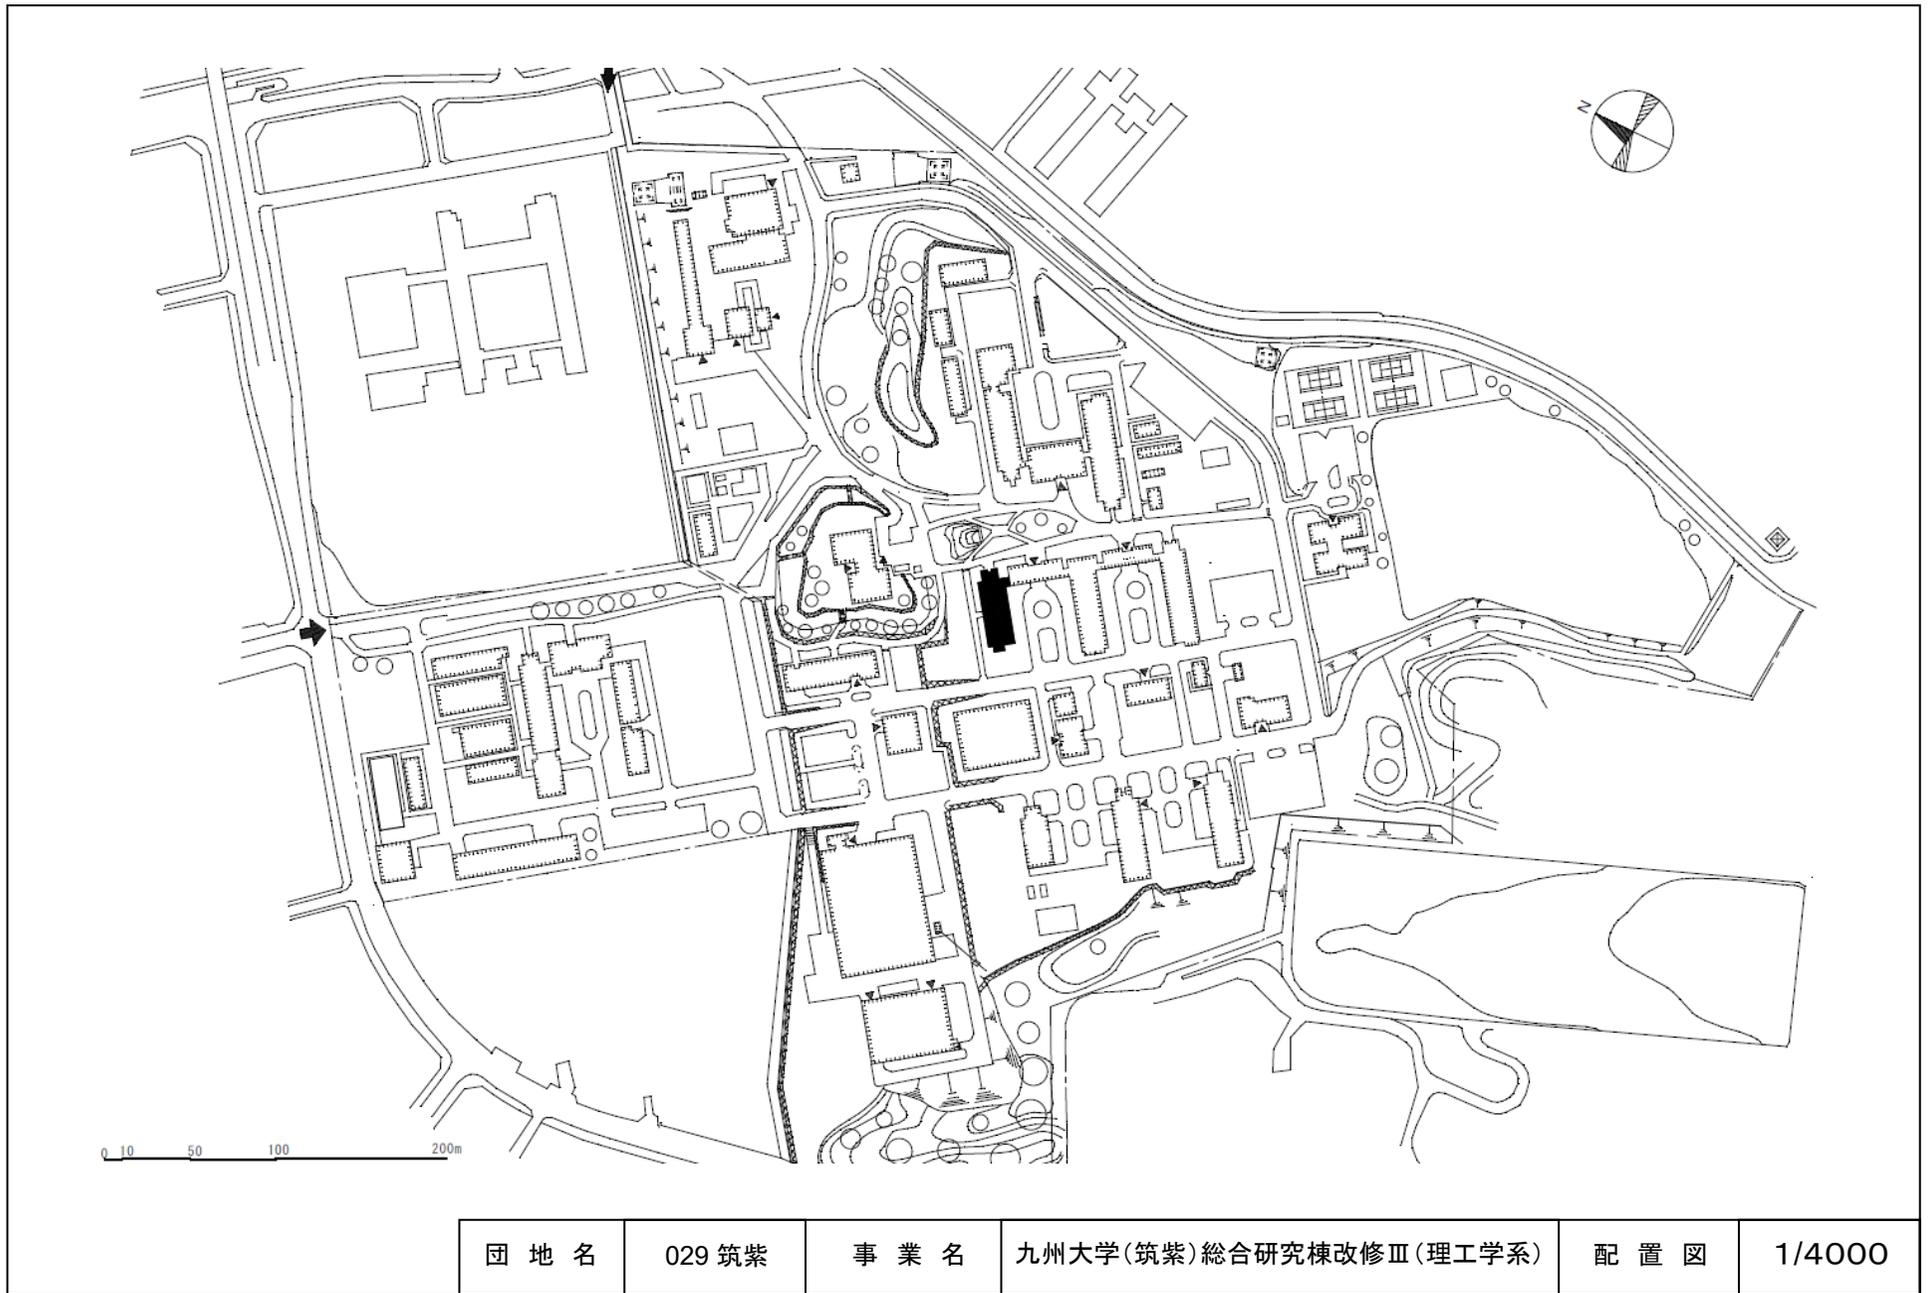

団地名	029 筑紫	事業名	九州大学(筑紫)総合研究棟改修Ⅲ(理工学系)	配置図	1/4000
-----	--------	-----	------------------------	-----	--------

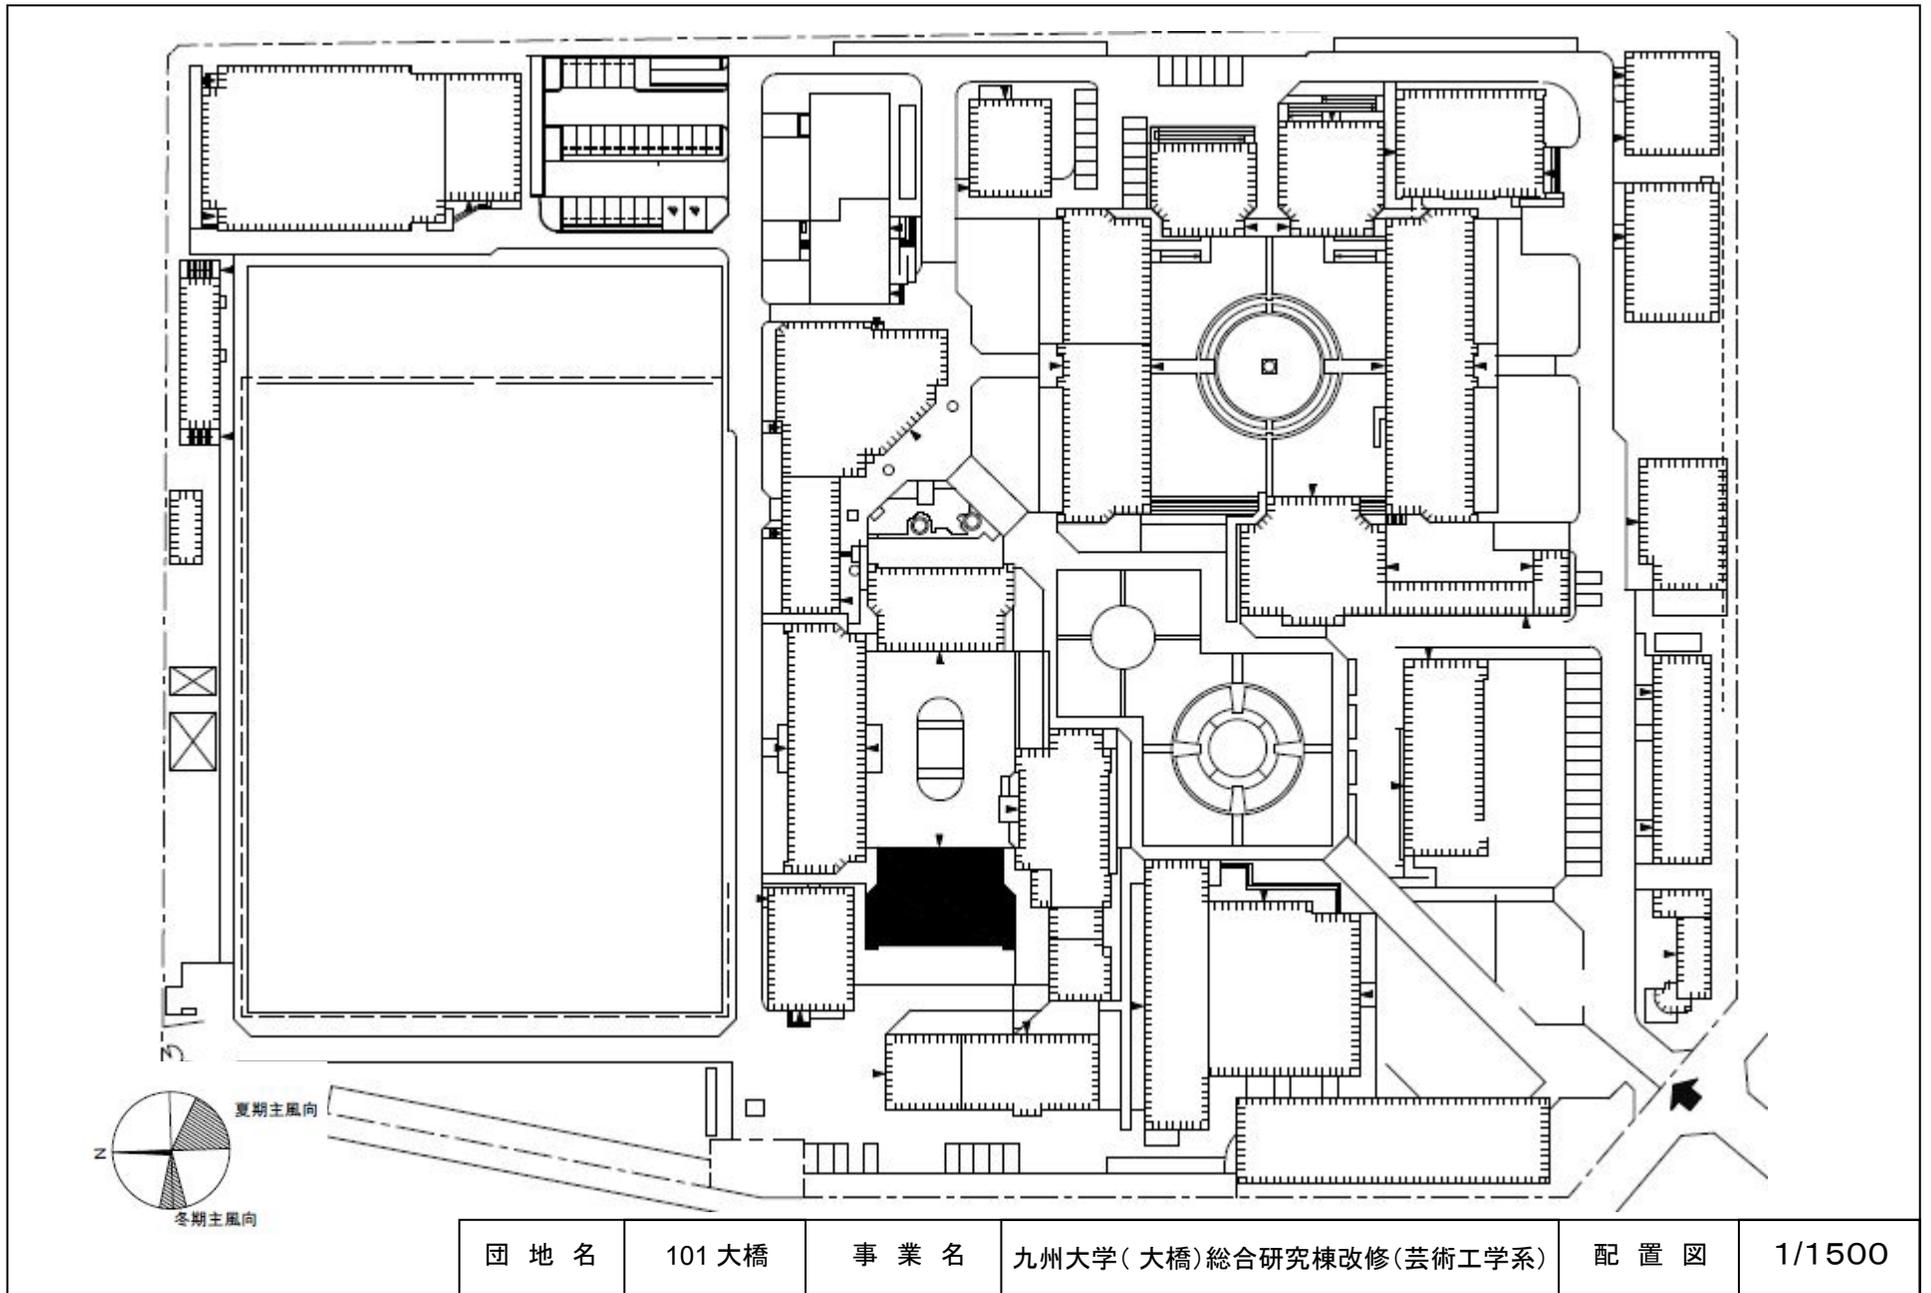

団地名	101大橋	事業名	九州大学(大橋)総合研究棟改修(芸術工学系)	配置図	1/1500
-----	-------	-----	------------------------	-----	--------

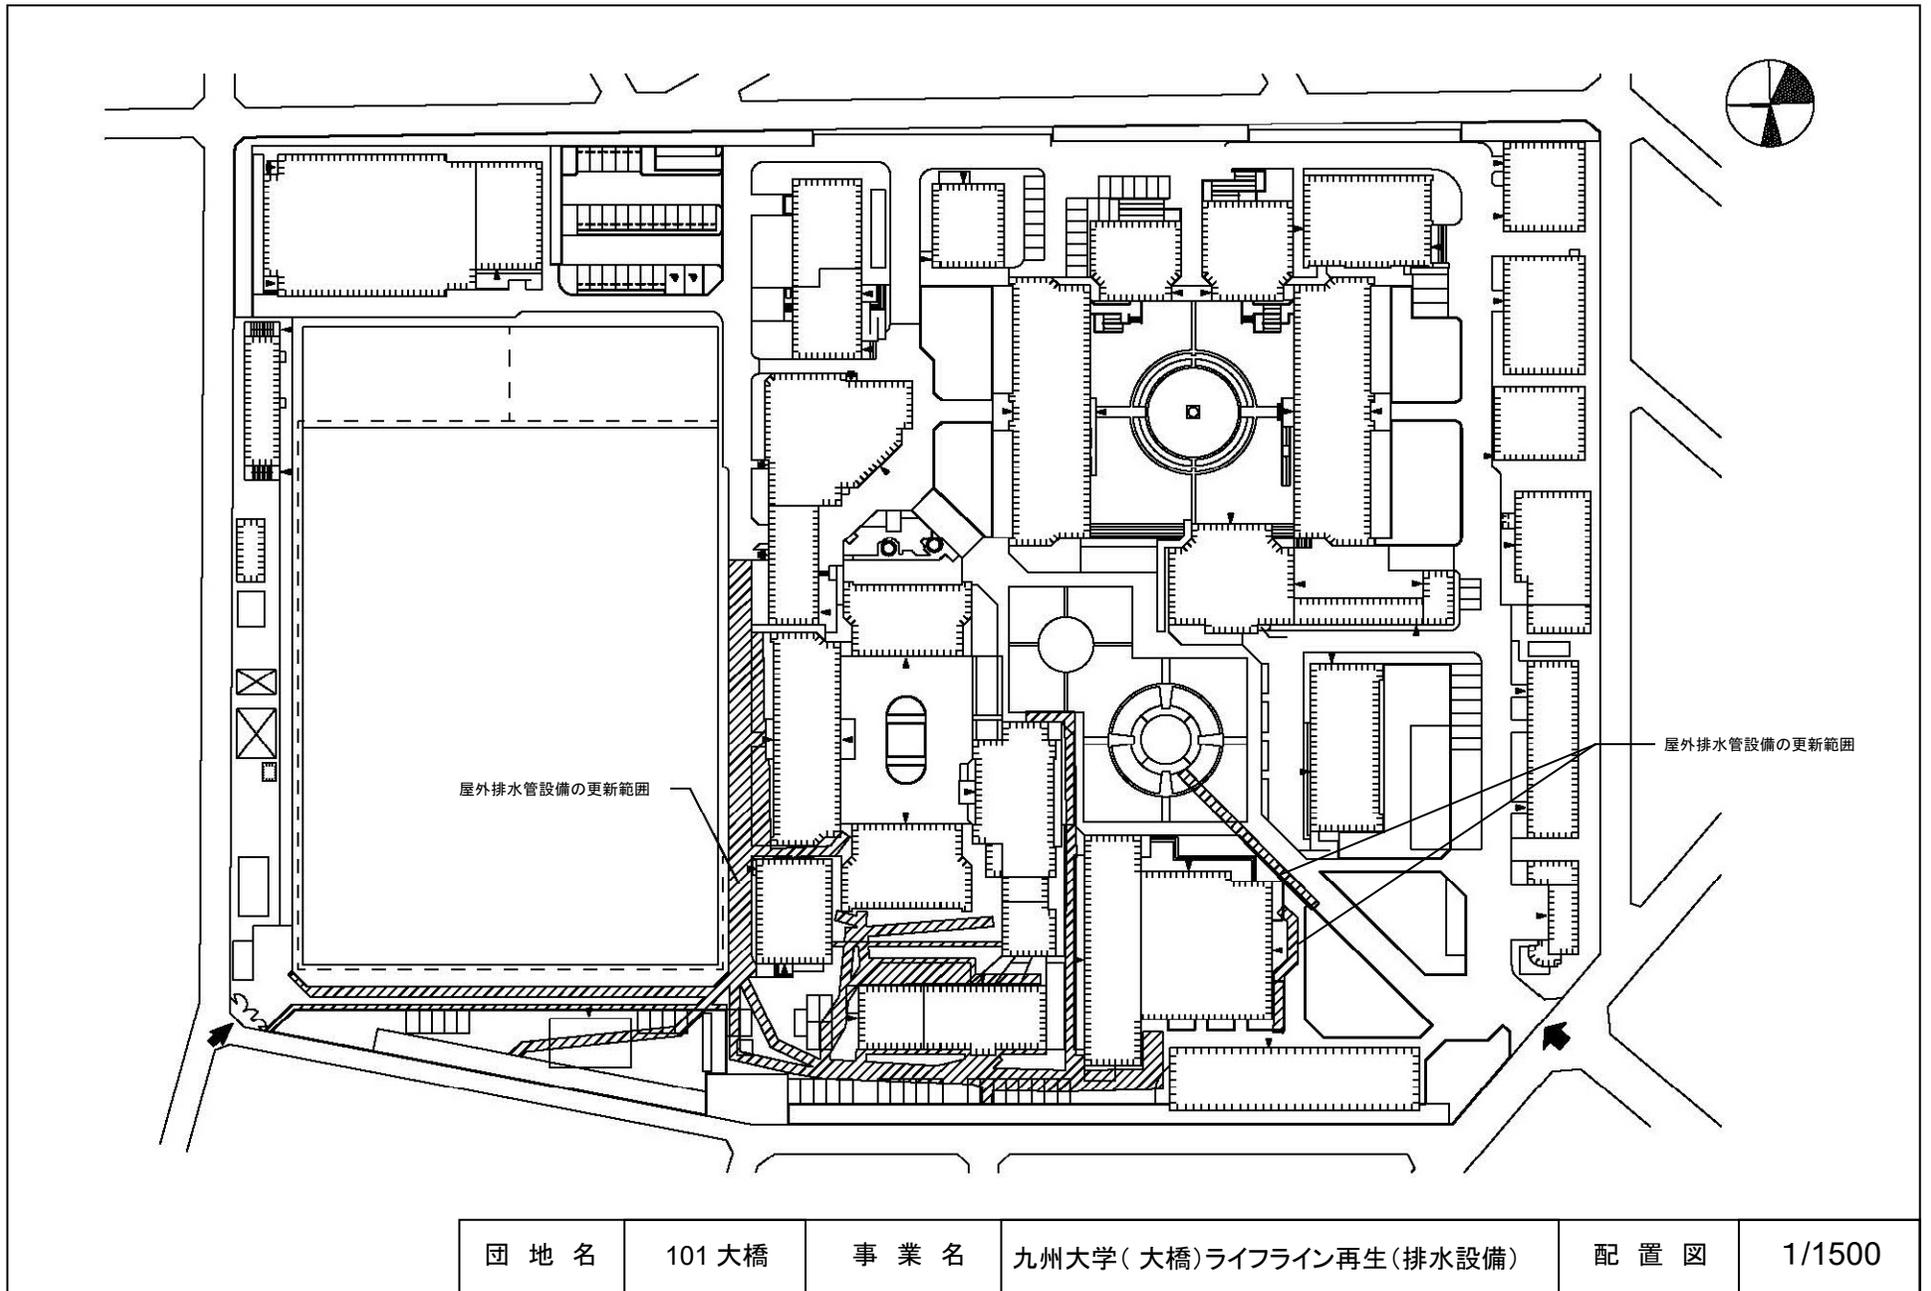


団地名	101大橋	事業名	九州大学(大橋)ライフライン再生(排水設備)	配置図	1/1500
-----	-------	-----	------------------------	-----	--------

屋外排水設備の
更新範囲



0 50 100 200m



団地名	029 筑紫	事業名	九州大学(筑紫)ライフライン再生(排水設備)	配置図	1/4000
-----	--------	-----	------------------------	-----	--------

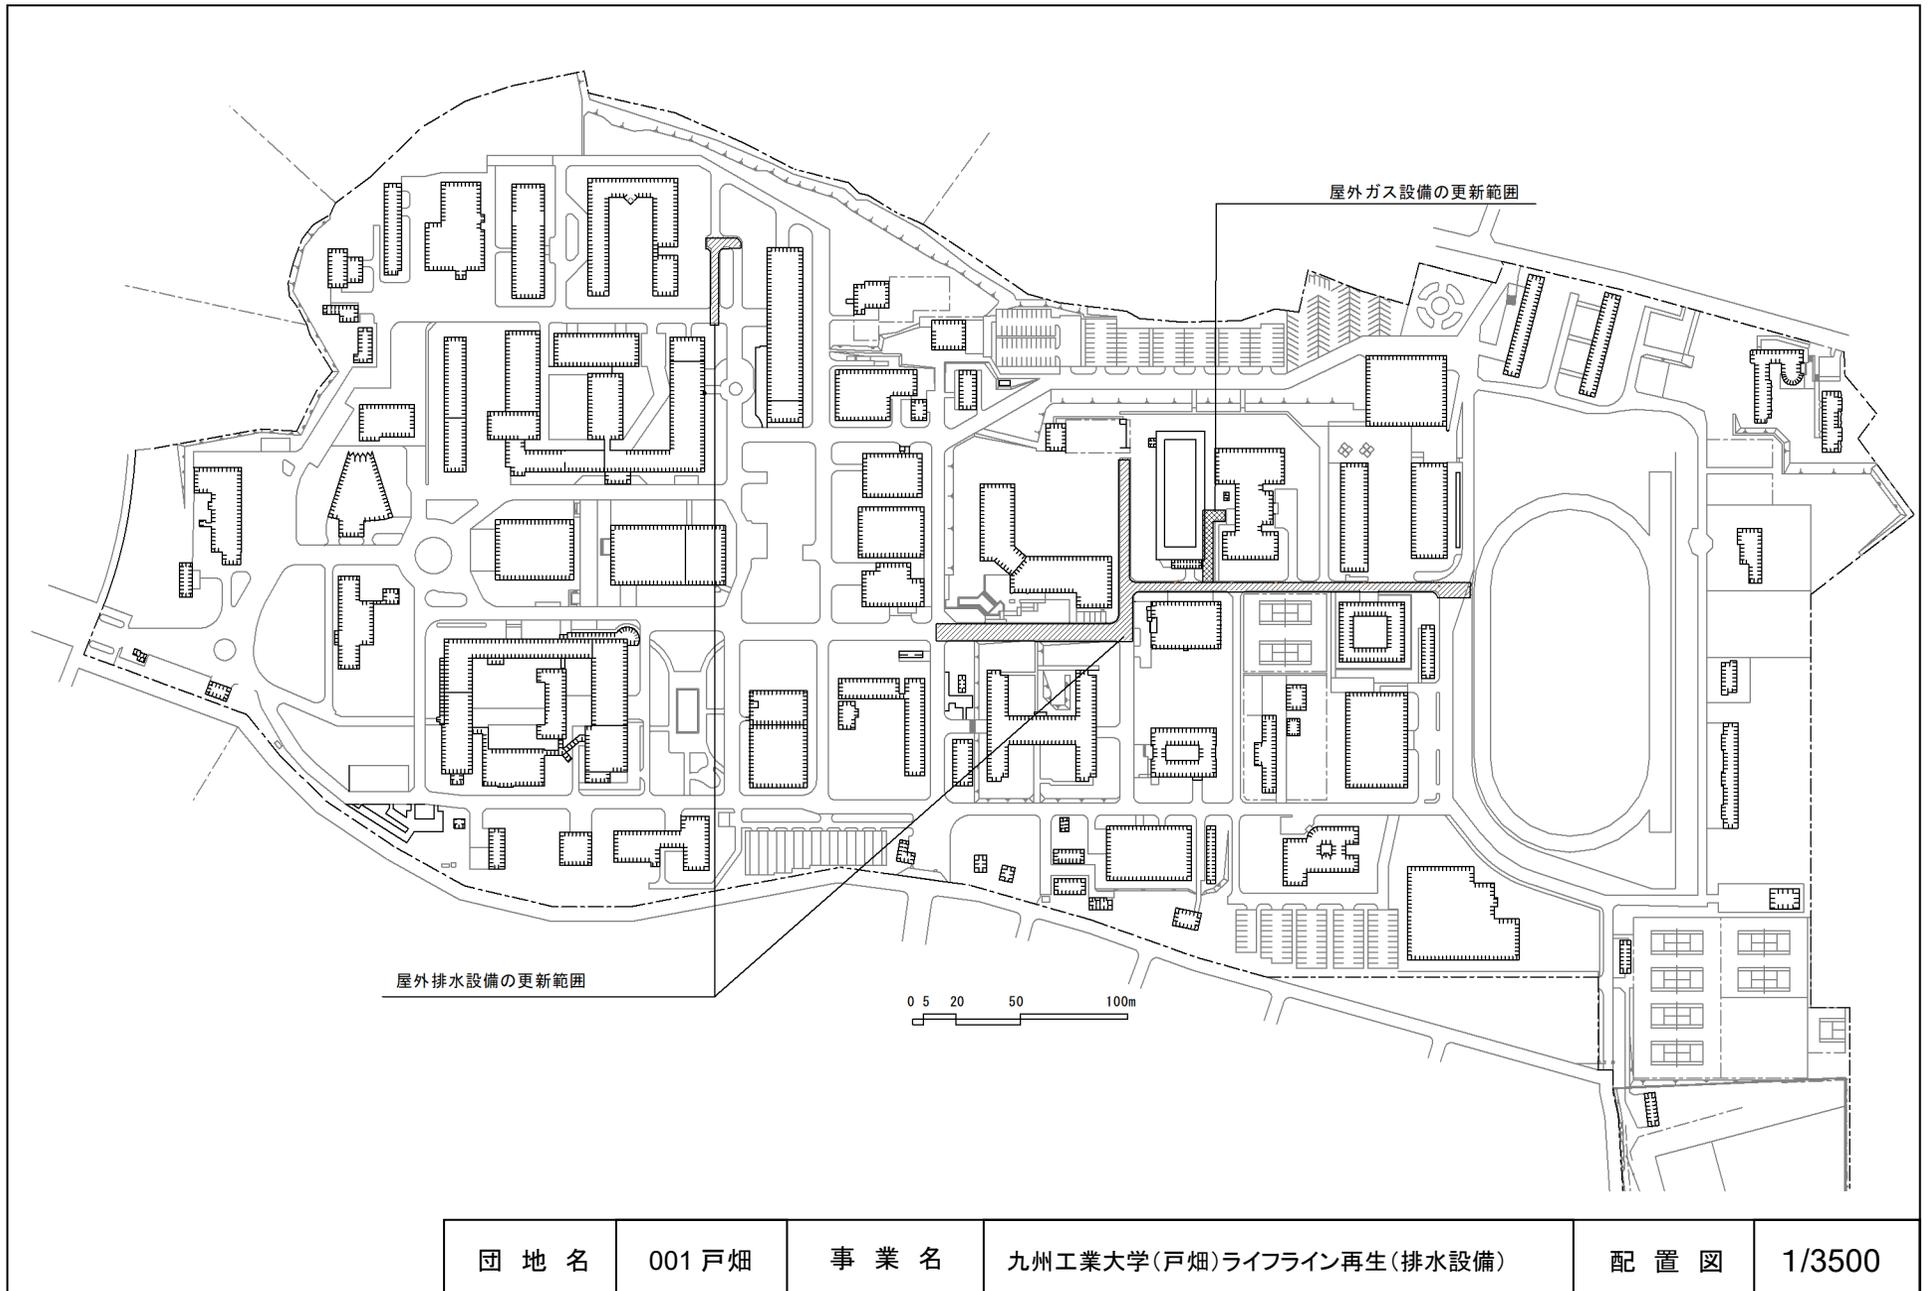


団地名	001戸畑	事業名	九州工業大学(戸畑)ライフライン再生(排水設備)	配置図	1/3500
-----	-------	-----	--------------------------	-----	--------

 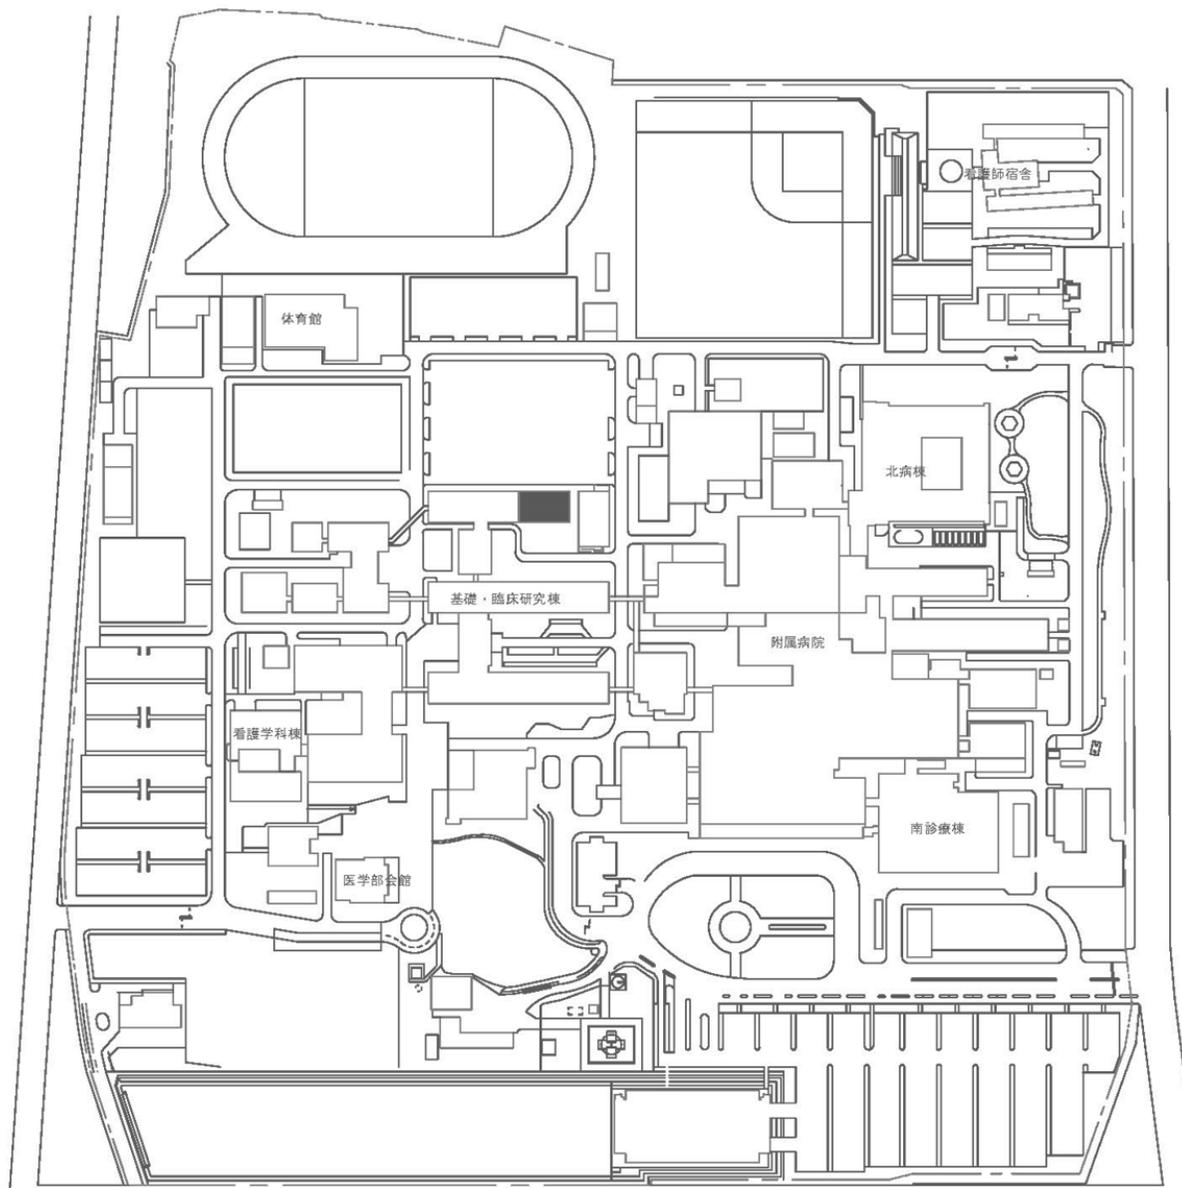

団地名	002 鍋島1	事業名	佐賀大学(鍋島)総合研究棟改修Ⅲ(医学系)	配置図	1/3000
-----	---------	-----	-----------------------	-----	--------




団地名	001 本庄町1	事業名	佐賀大学(本庄町)屋内体育施設改修	配置図	1/3000
-----	----------	-----	-------------------	-----	--------

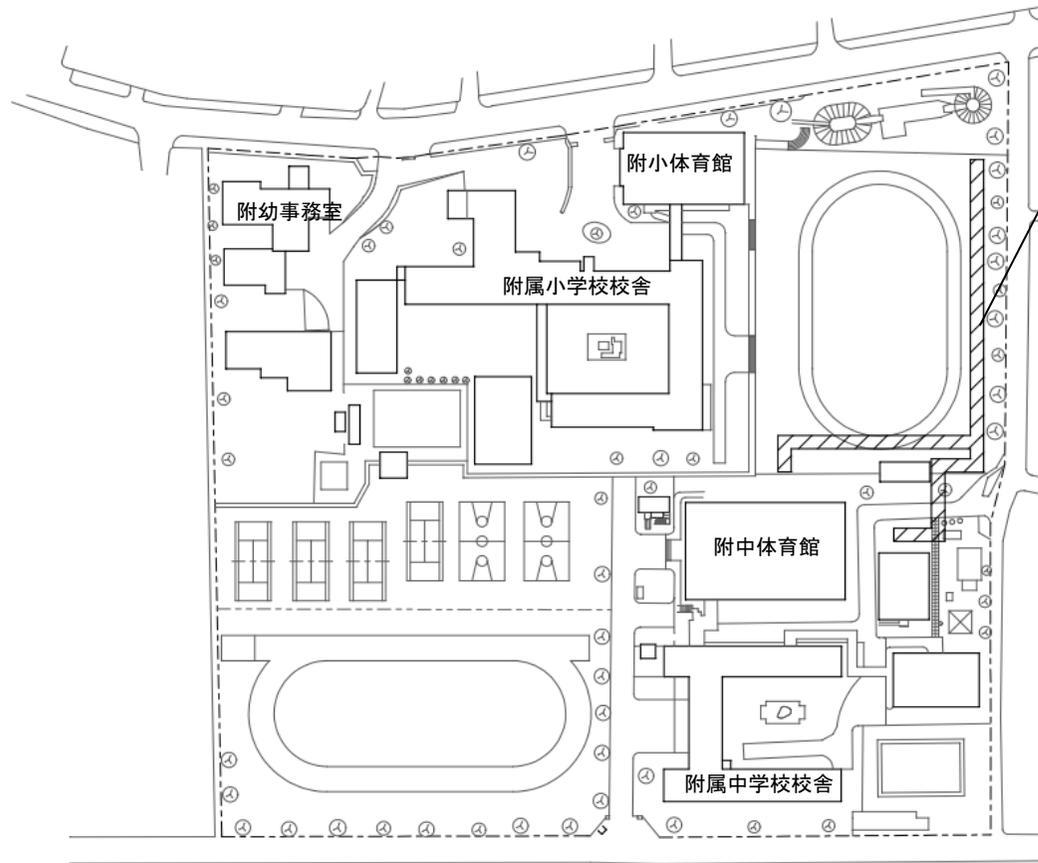


屋外配管・配線の更新範囲




団地名	004 文教町	事業名	長崎大学(文教町)ライフライン再生(給水設備)	配置図	1/2000
-----	---------	-----	-------------------------	-----	--------

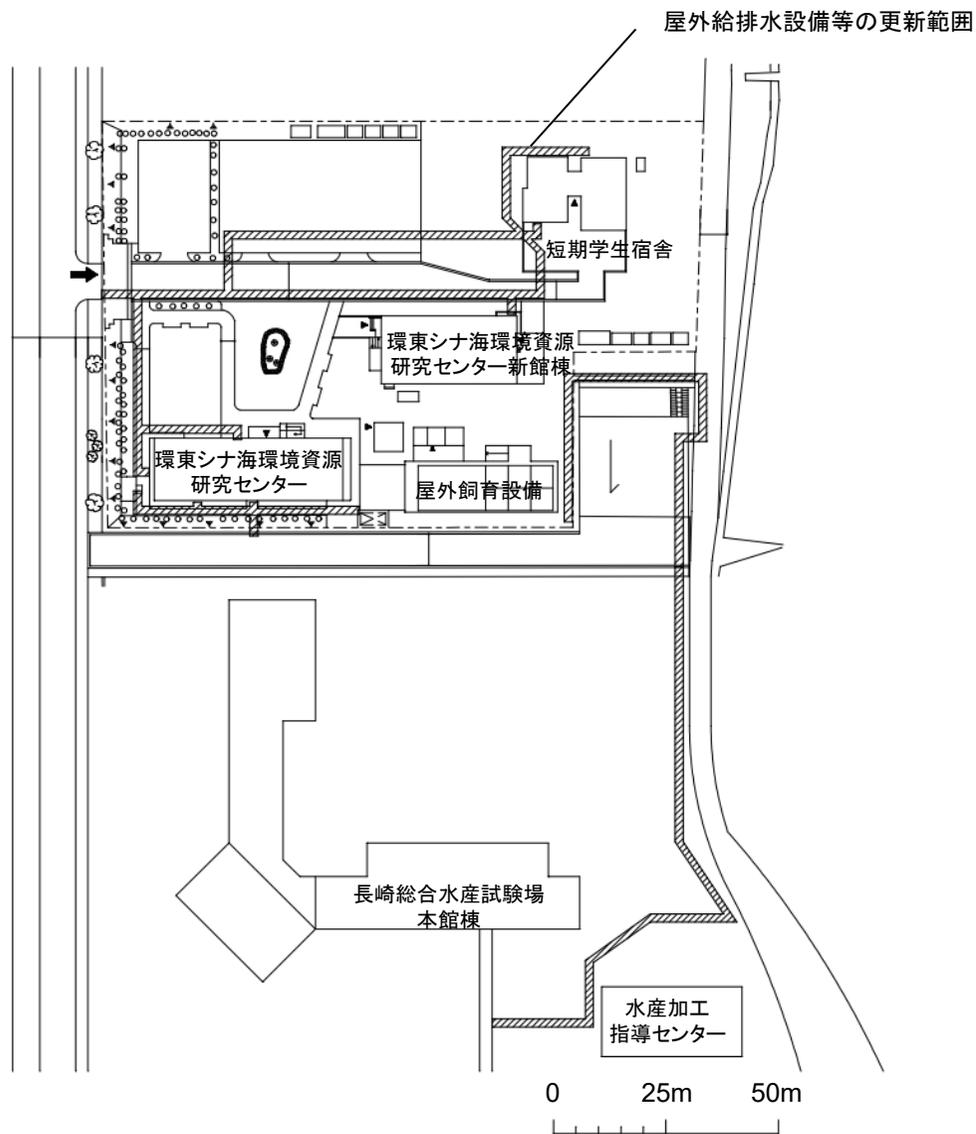


団地名	026 多良町	事業名	長崎大学(多良町)ライフライン再生(給排水設備等)	配置図	1/1000
-----	---------	-----	---------------------------	-----	--------

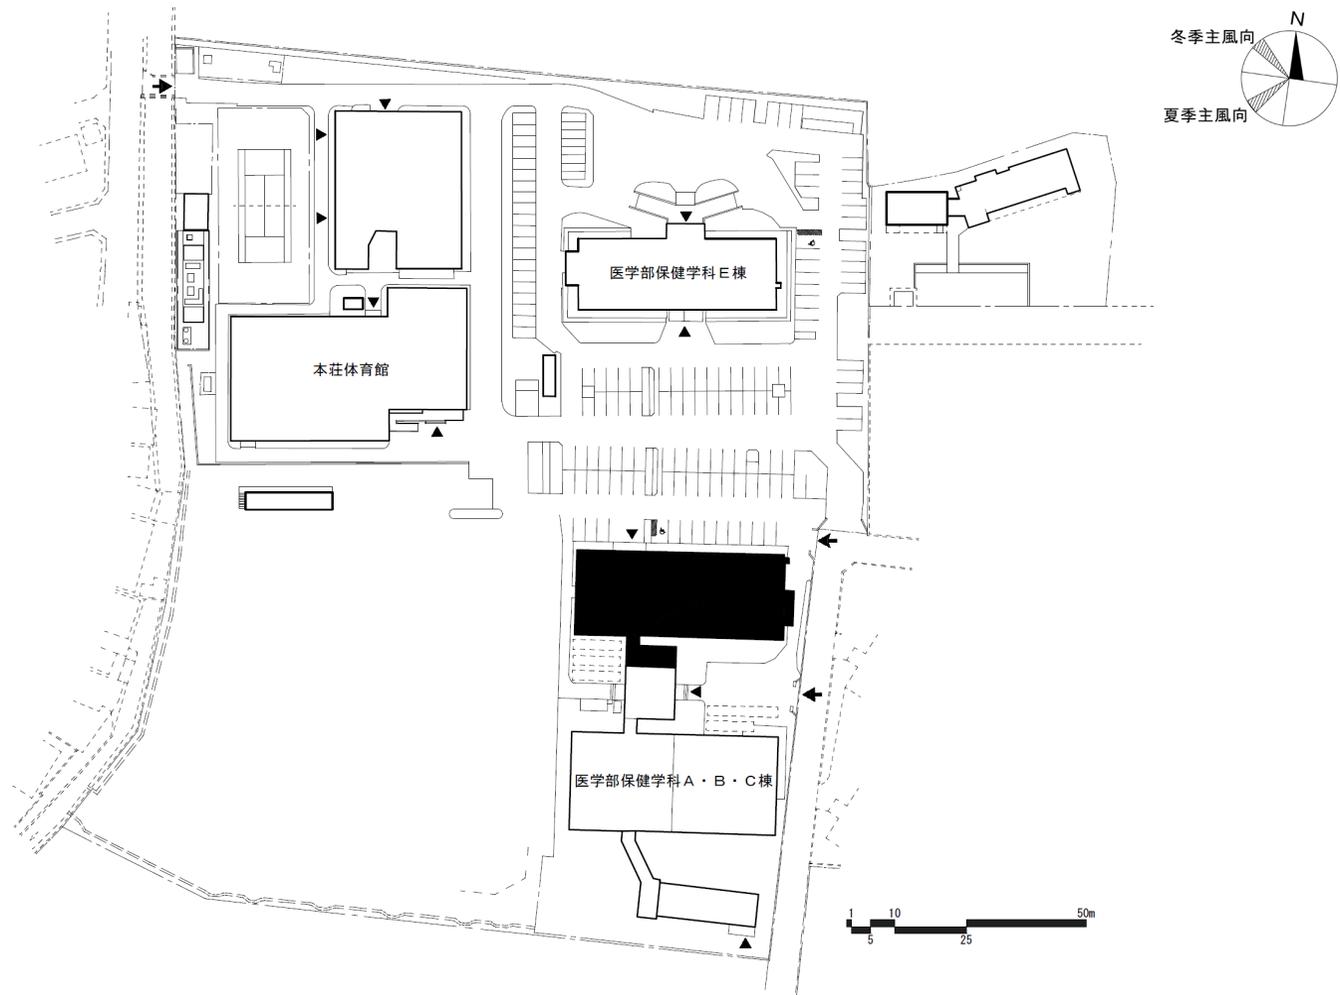



団地名 003 本荘 (南地区)	事業名 熊本大学(本荘)総合研究棟改修Ⅱ(医学系)	配置図	1/1,500
------------------------	------------------------------	-----	---------

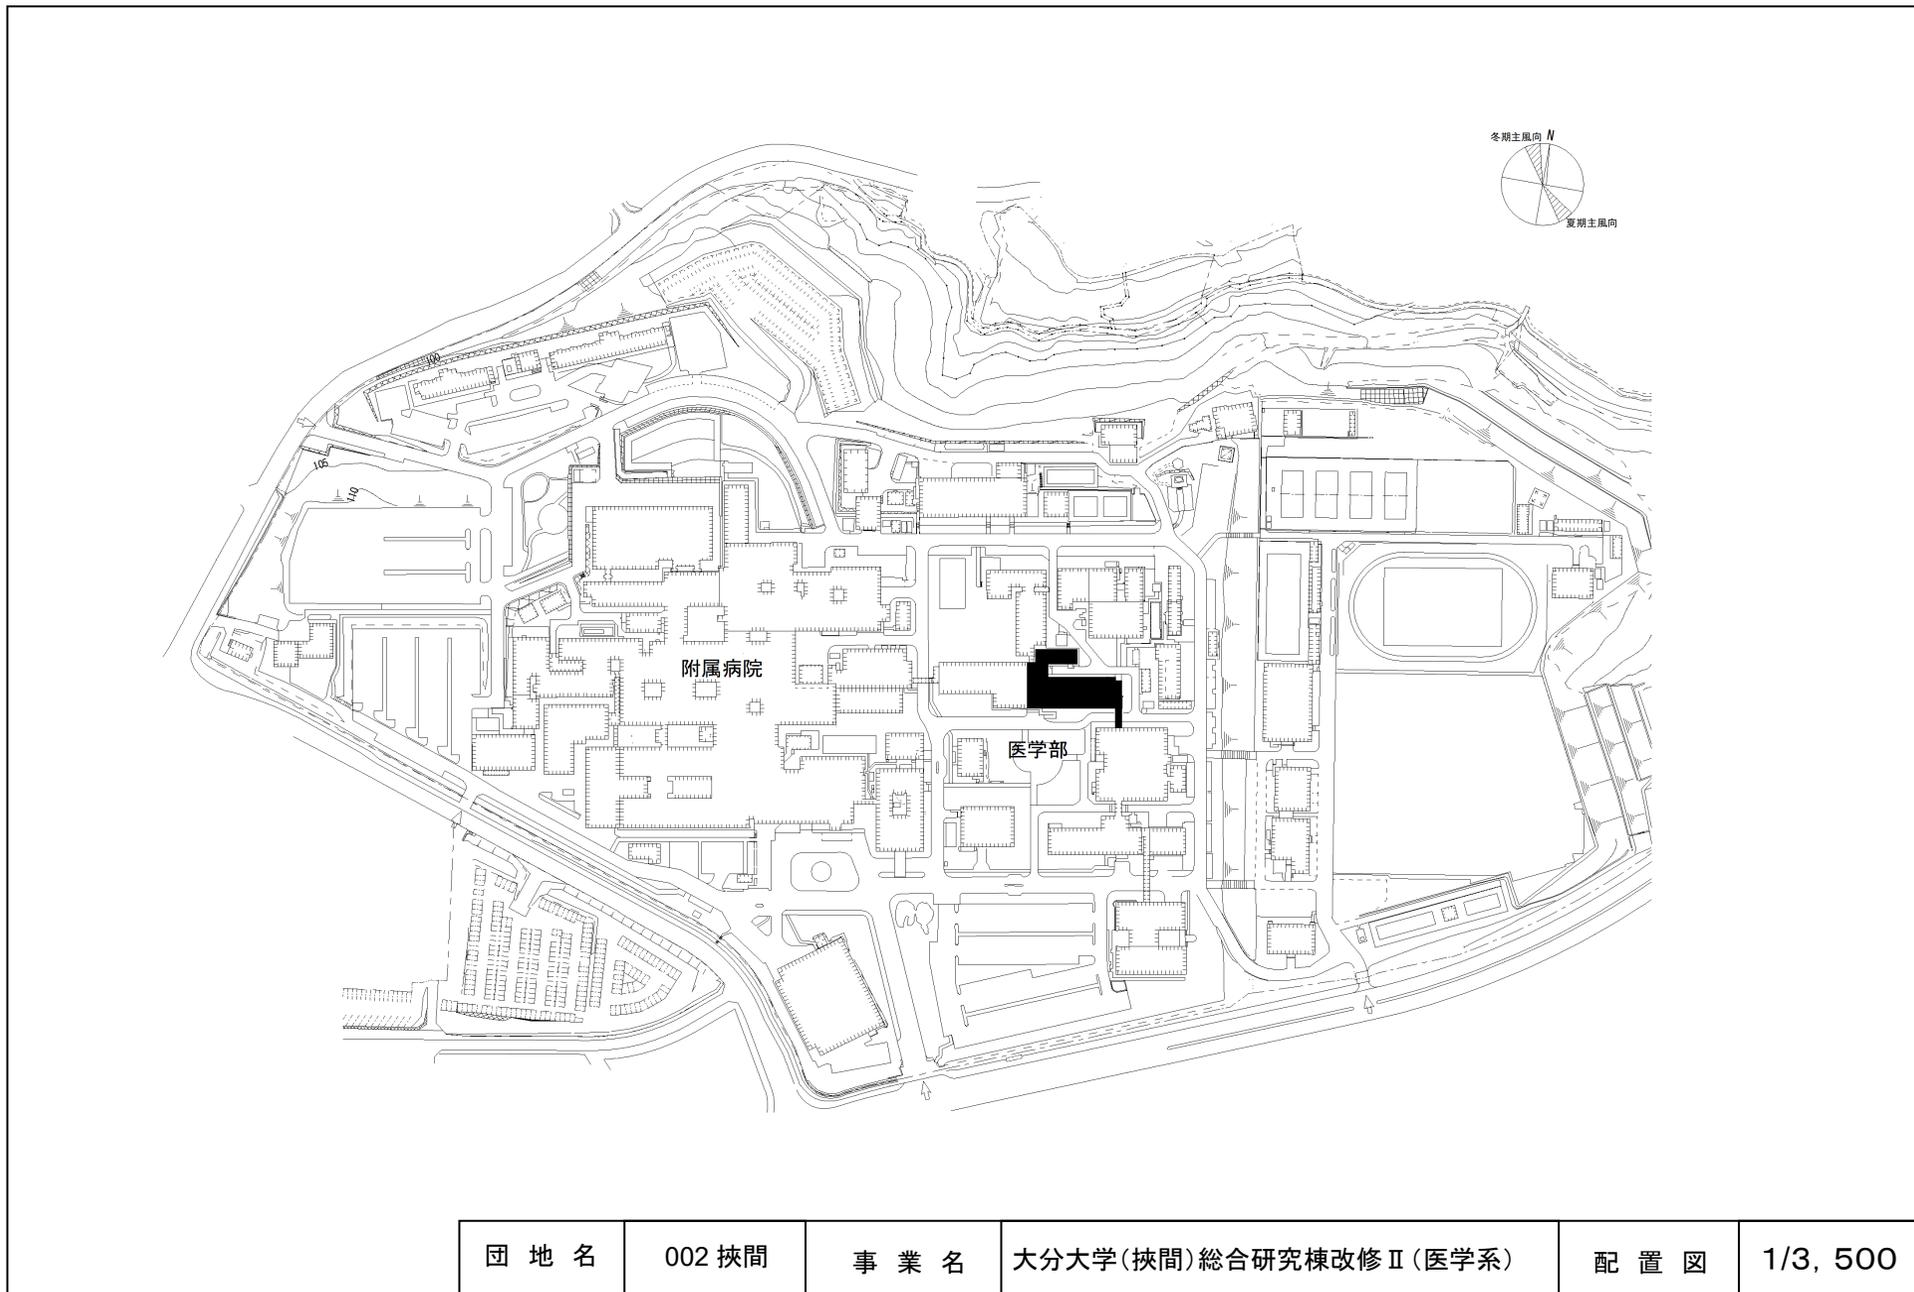




団地名	002 挟間	事業名	大分大学(挟間)総合研究棟改修Ⅱ(医学系)	配置図	1/3, 500
-----	--------	-----	-----------------------	-----	----------

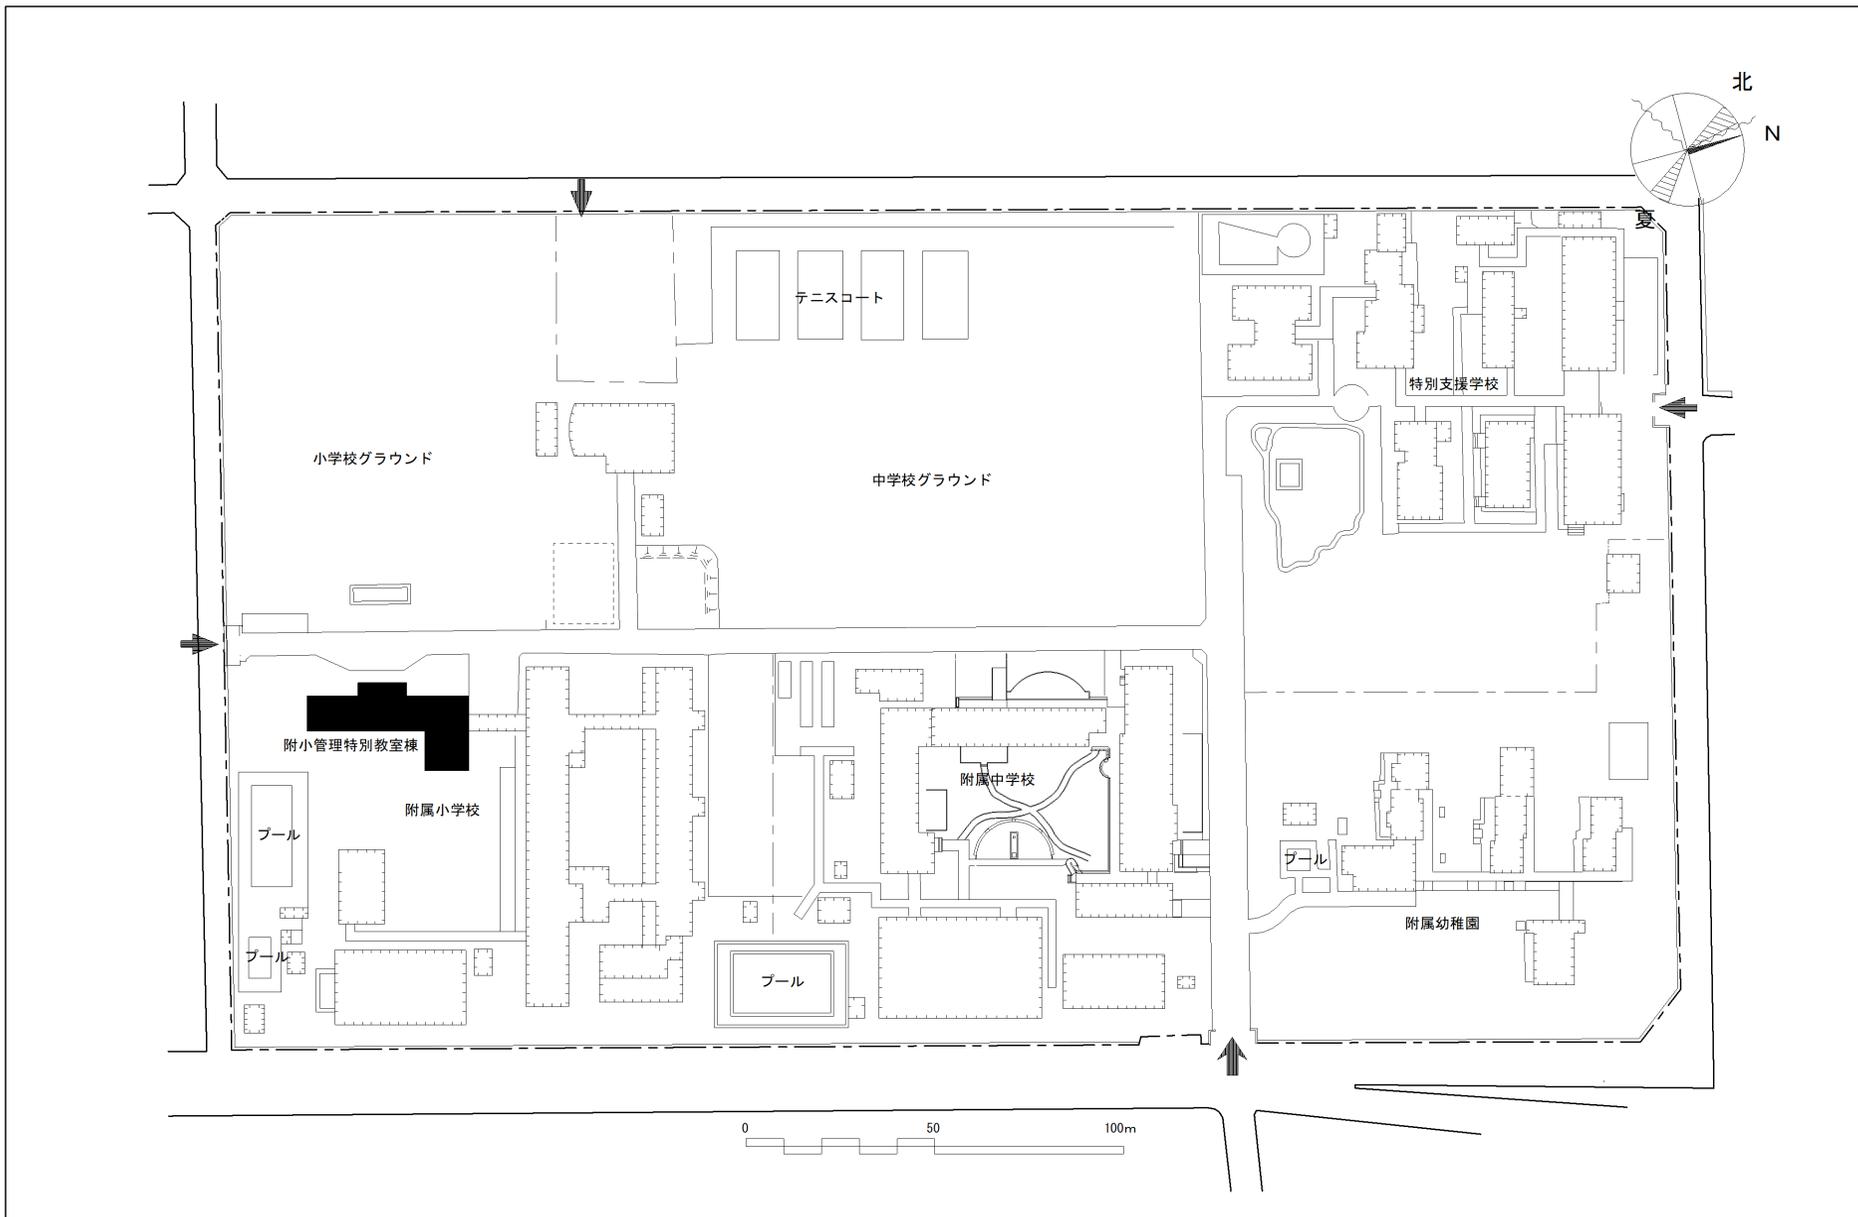



団地名	003 王子新町	事業名	大分大学（王子新町）（附小）校舎改修	配置図	1 / 2,000
-----	----------	-----	--------------------	-----	-----------

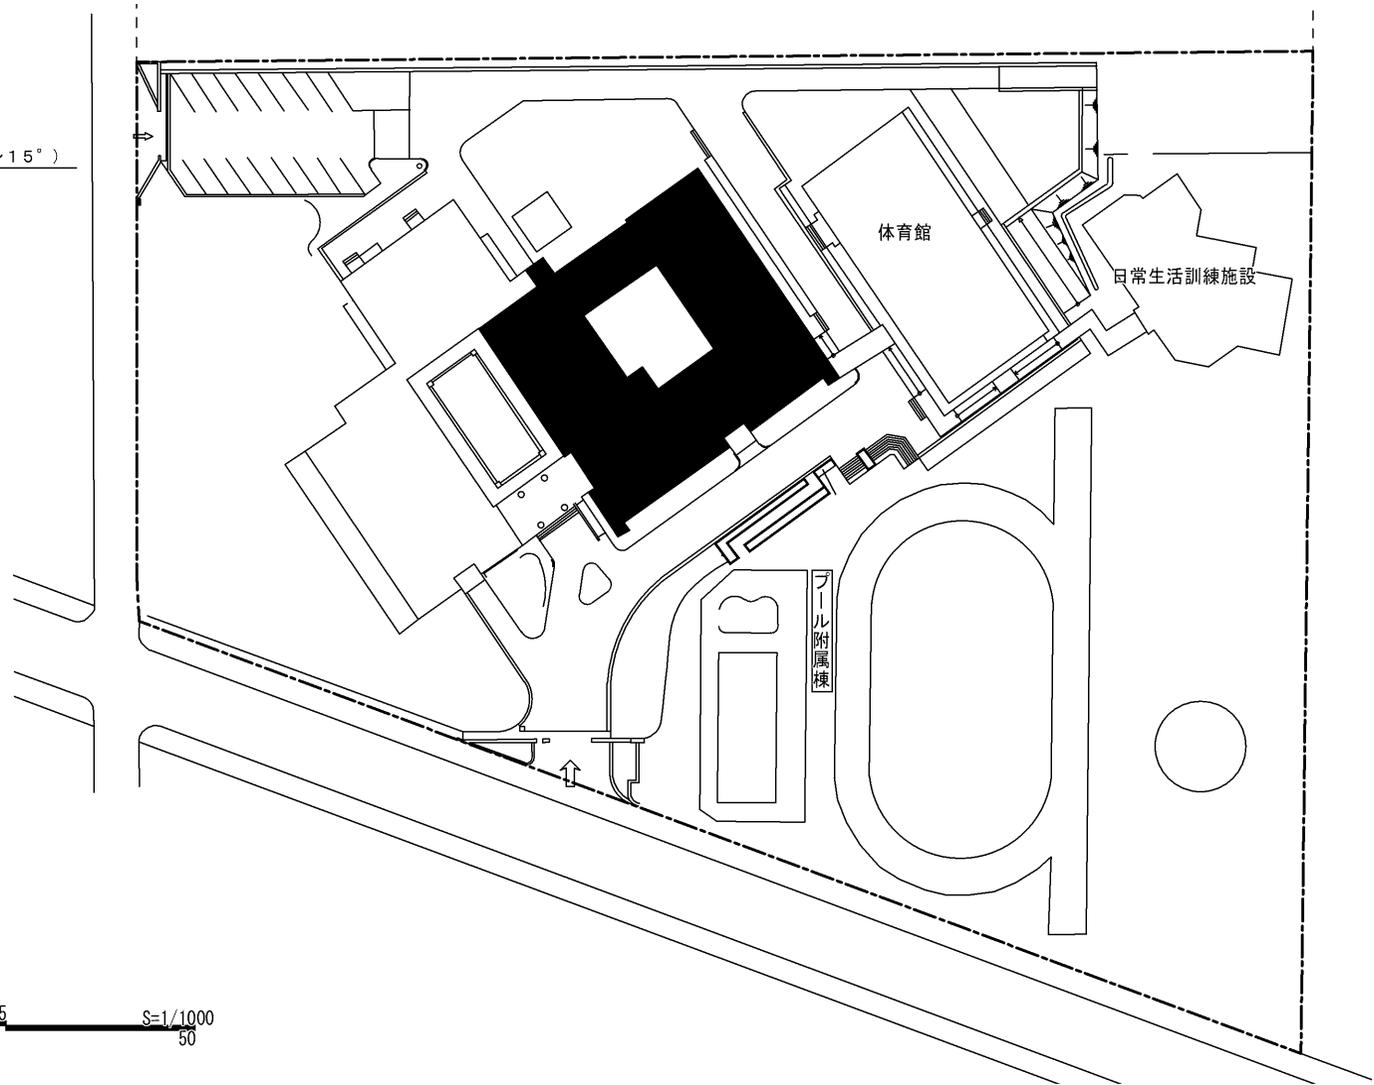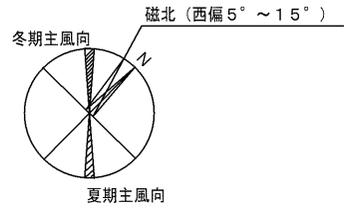




団地名	009 下伊敷(附特)	事業名	鹿児島大学(下伊敷(附特))校舎改修 I	配置図	1/1000
-----	-------------	-----	----------------------	-----	--------

 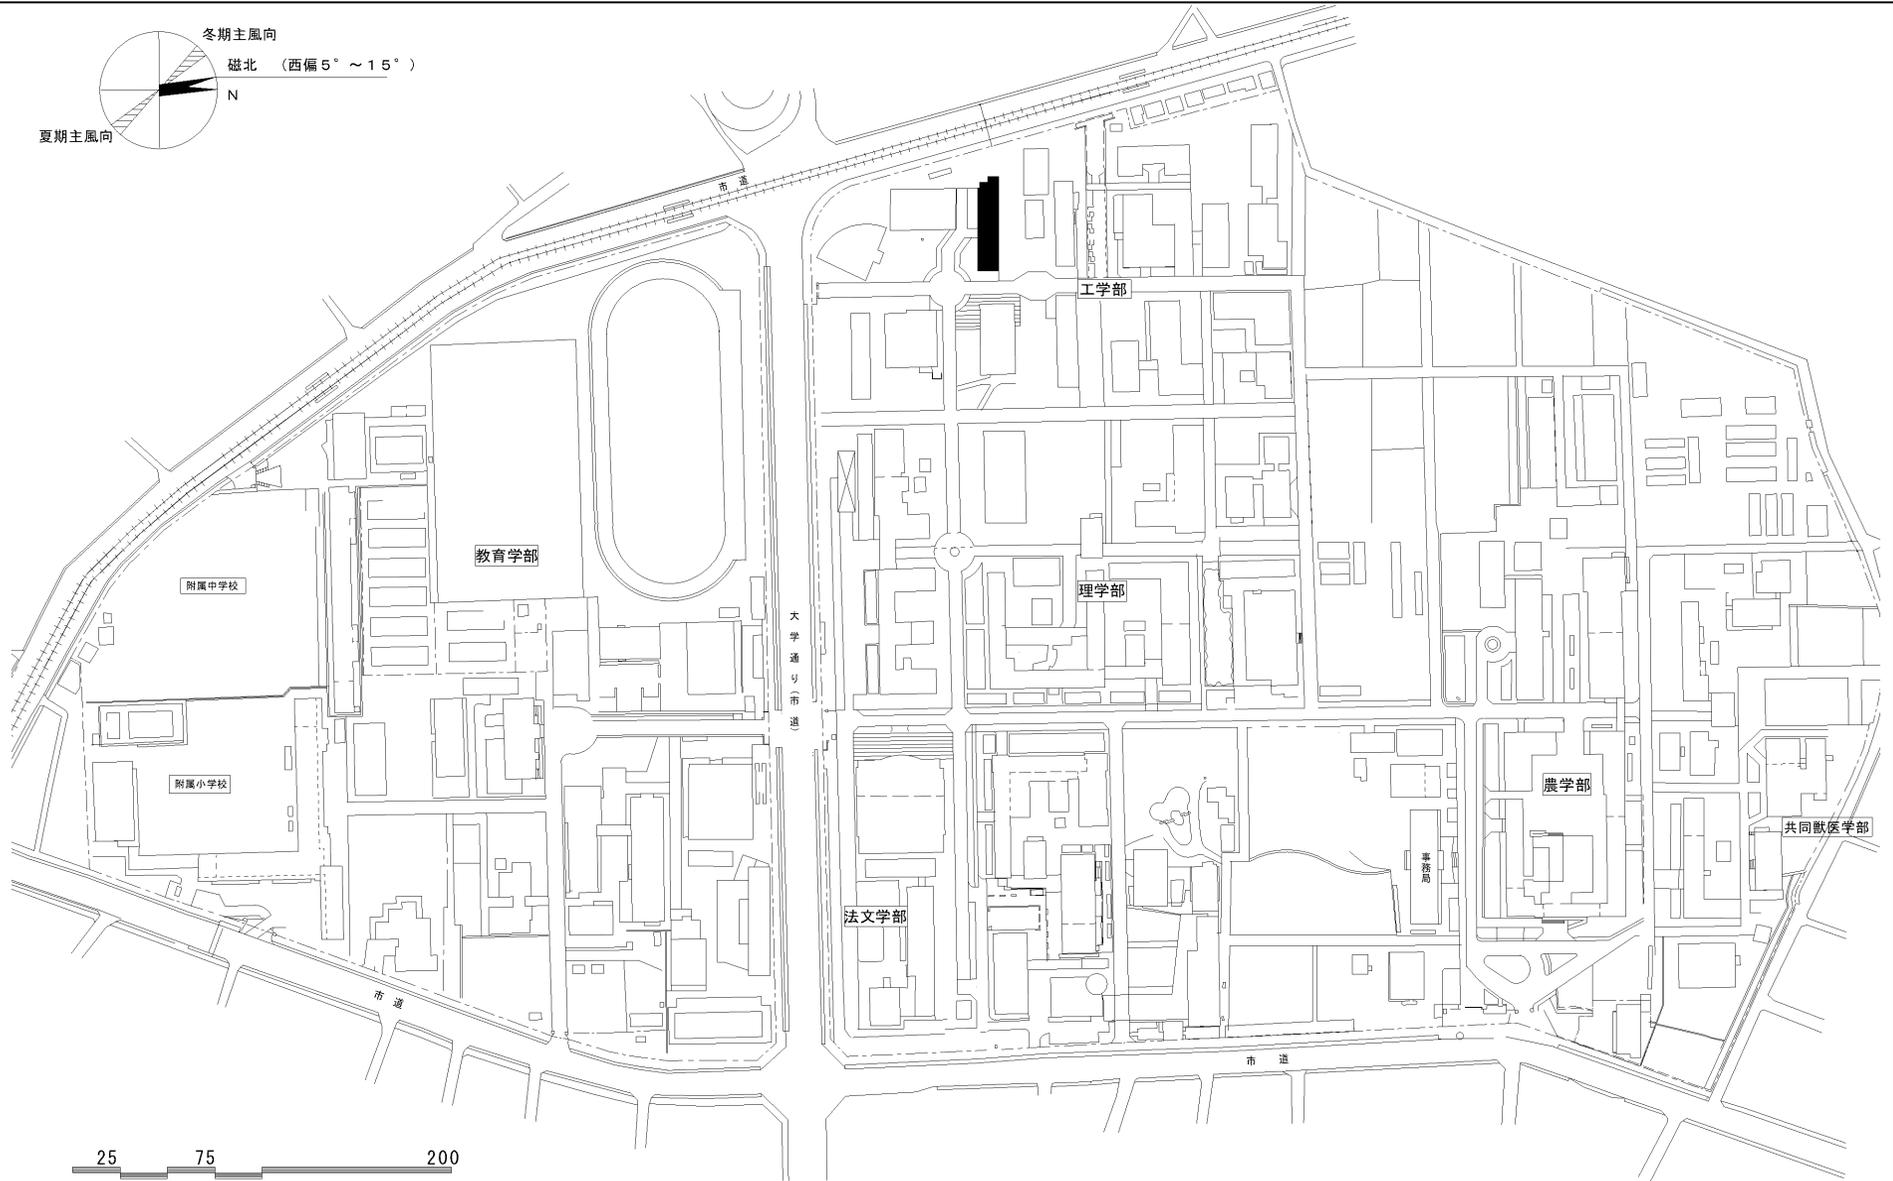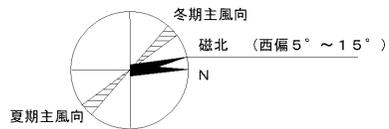


団地名	001 郡元	事業名	鹿児島大学(郡元)総合研究棟改修(化学生命工学系)	配置図	1/4000
-----	--------	-----	---------------------------	-----	--------

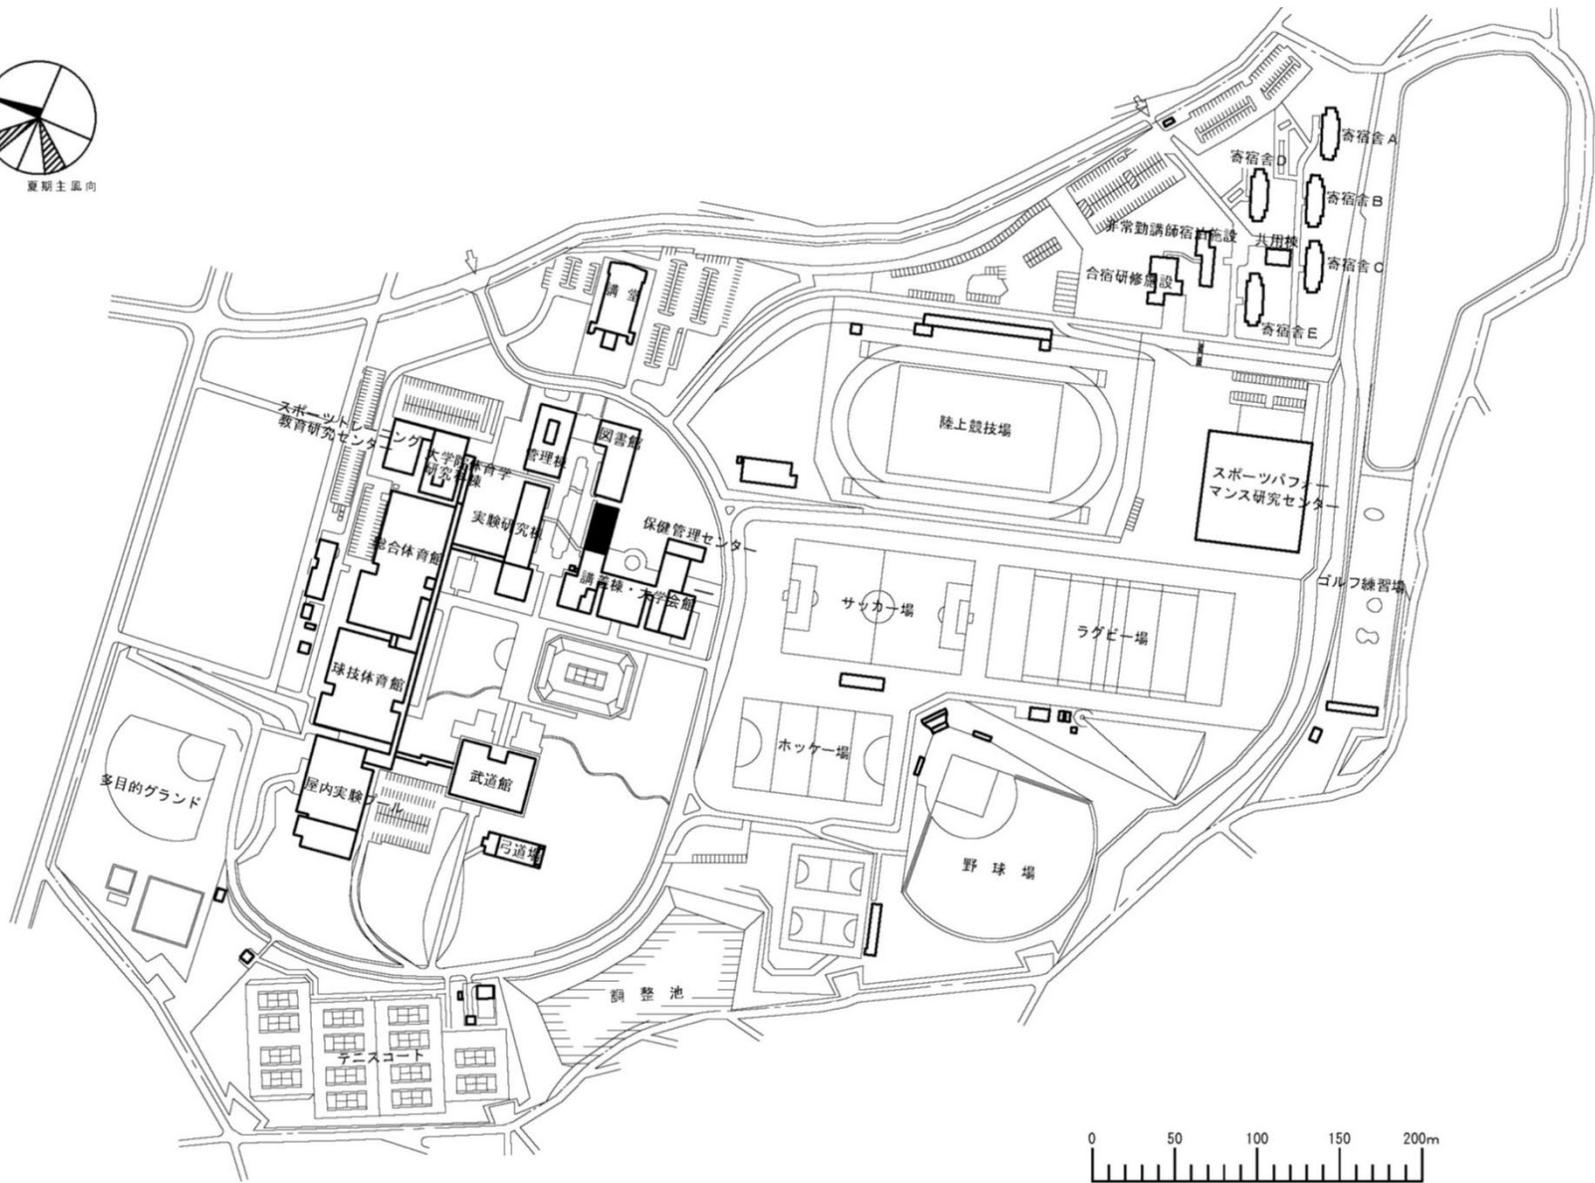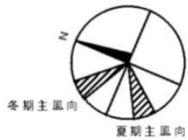


団地名	001白水	事業名	鹿屋体育大学(白水)講義棟改修Ⅱ	配置図	1/4, 500
-----	-------	-----	------------------	-----	----------

 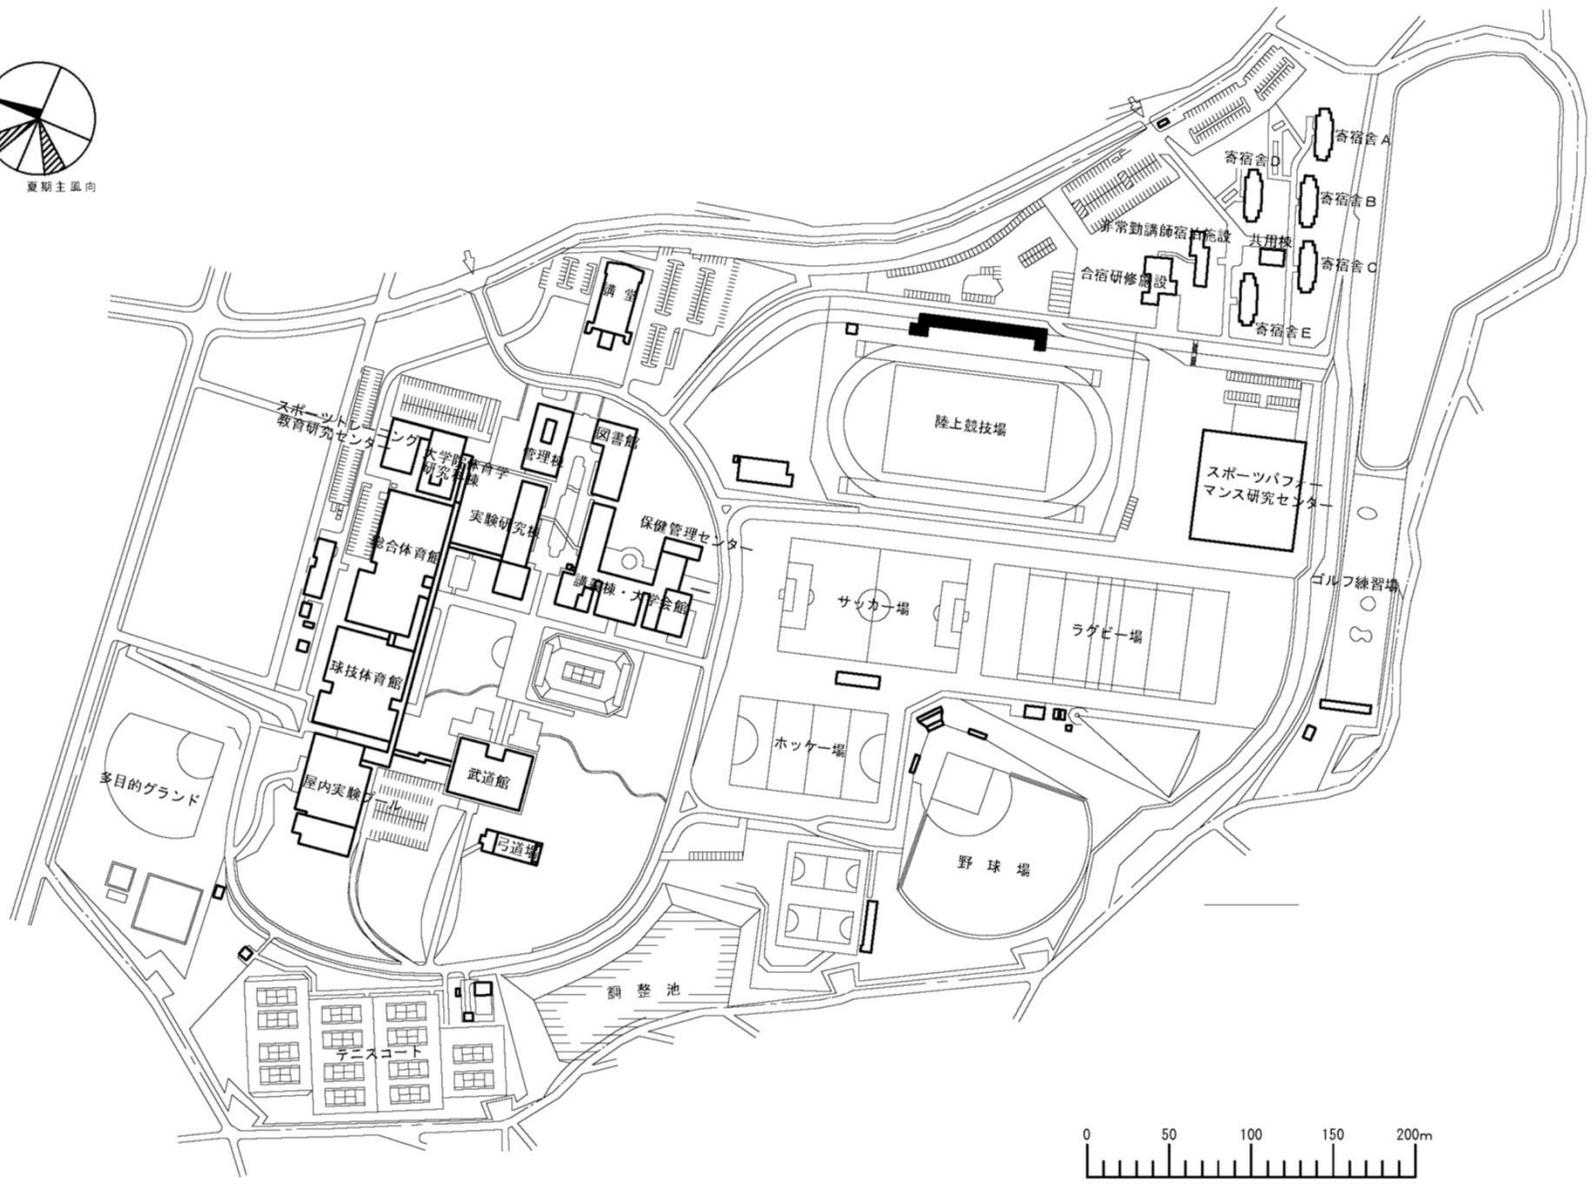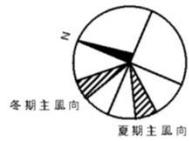

団地名	001白水	事業名	鹿屋体育大学(白水)管理施設等改修	配置図	1/4, 500
-----	-------	-----	-------------------	-----	----------

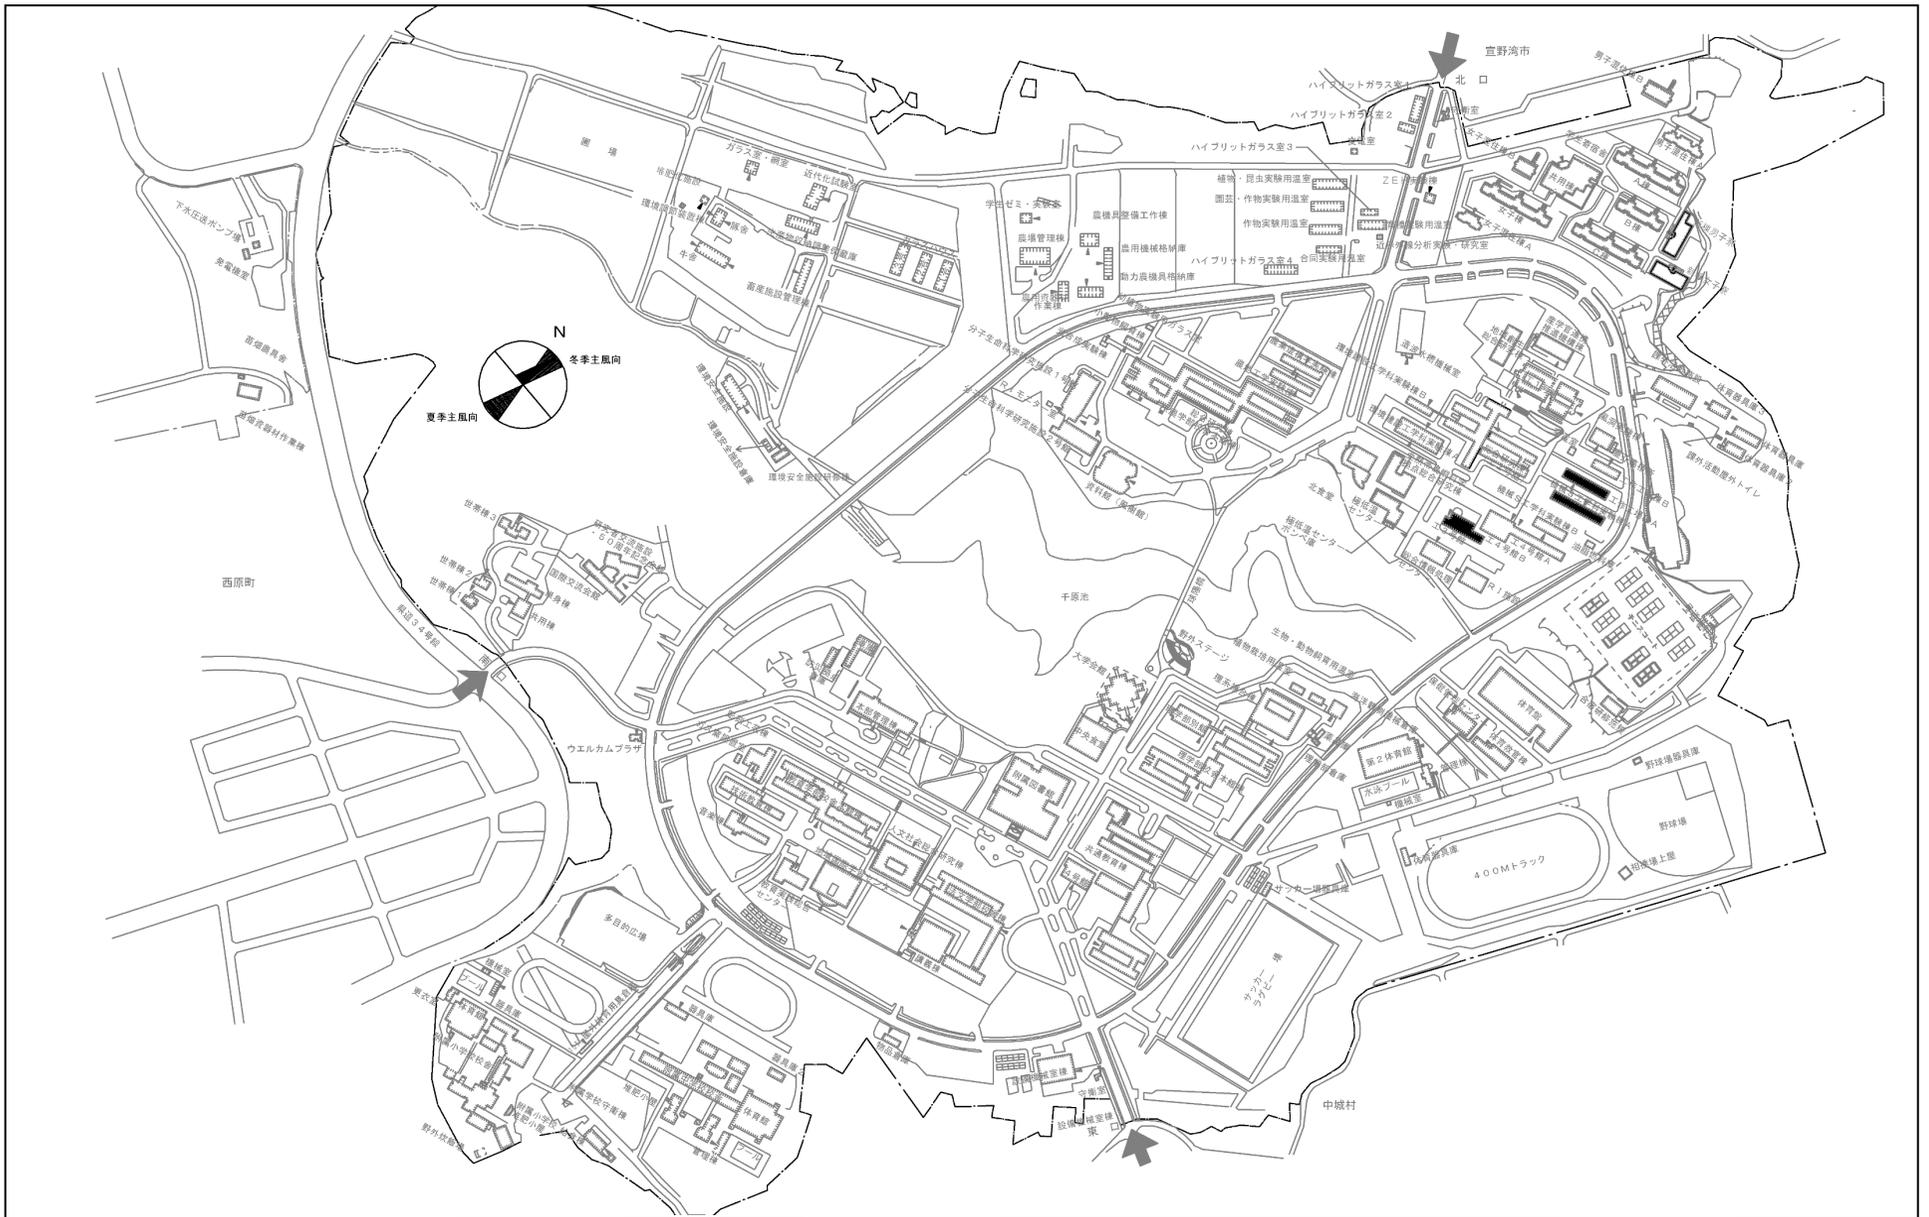

団地名	010 千原	事業名	琉球大学(千原)総合研究棟改修Ⅳ(工学系)	配置図	1/6000
-----	--------	-----	-----------------------	-----	--------

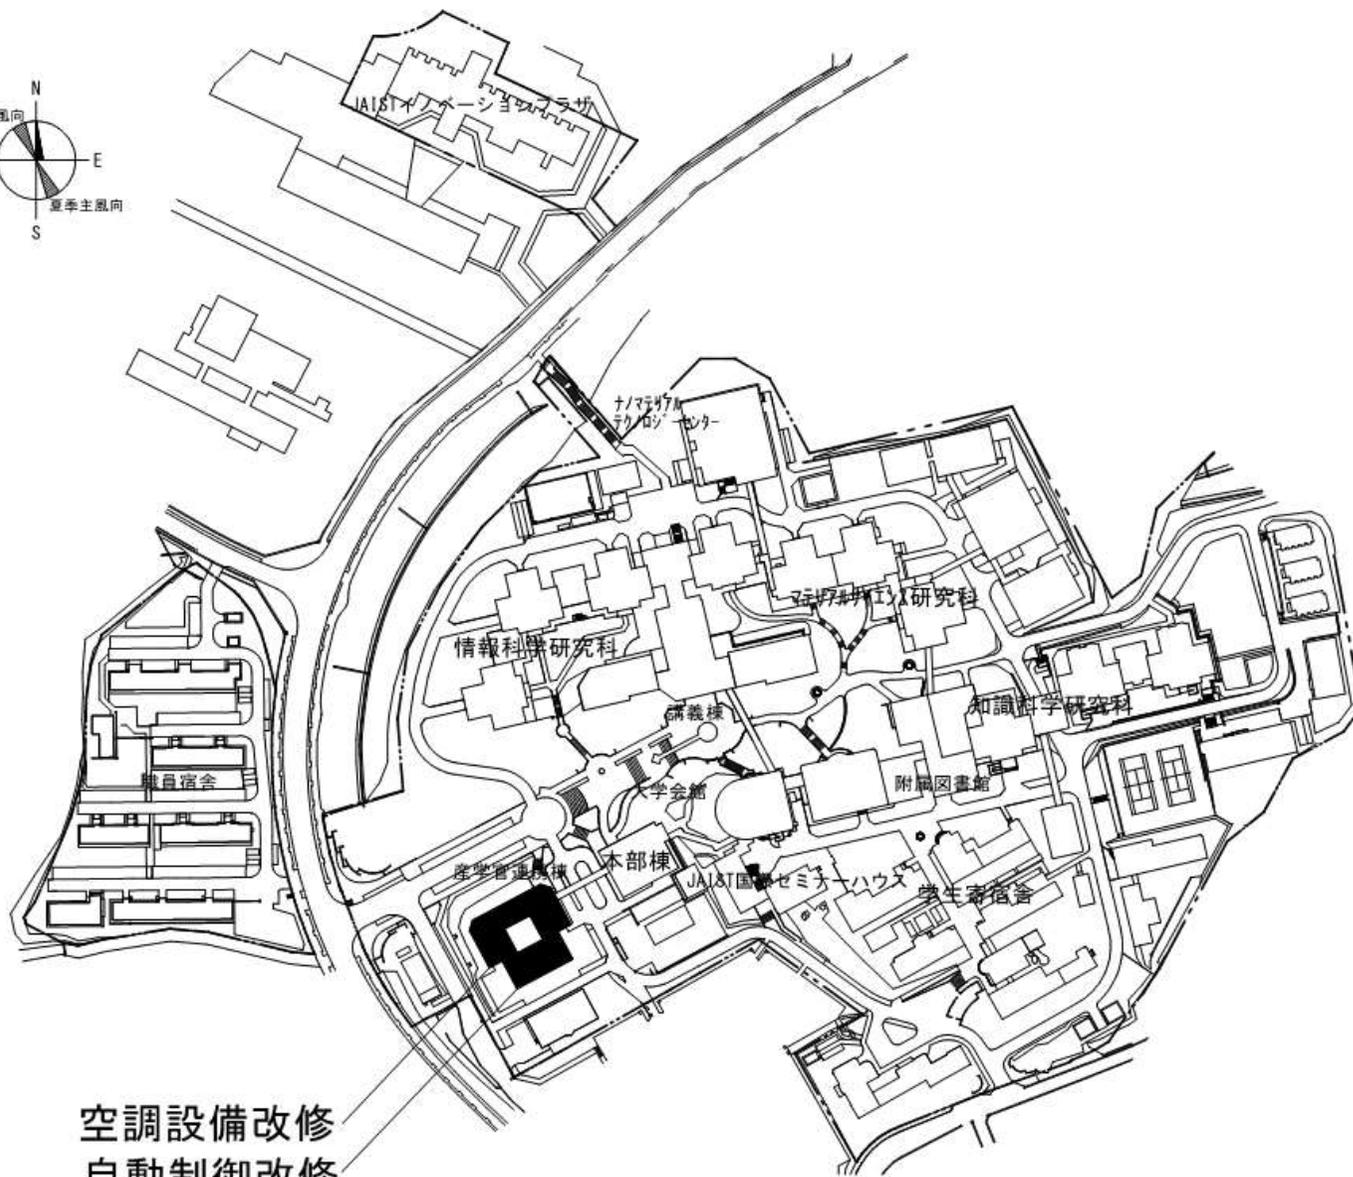


空調設備改修
自動制御改修

団地名	085 旭台	事業名	北陸先端科学技術大学院大学 (旭台)ライフライン再生(空調設備)	配置図	1/3000
-----	--------	-----	-------------------------------------	-----	--------





団地名	001 生駒	事業名	奈良先端科学技術大学院大学(生駒)ライフライン再生(給水設備)	配置図	1/4,000
-----	--------	-----	---------------------------------	-----	---------

万博自然
文化園


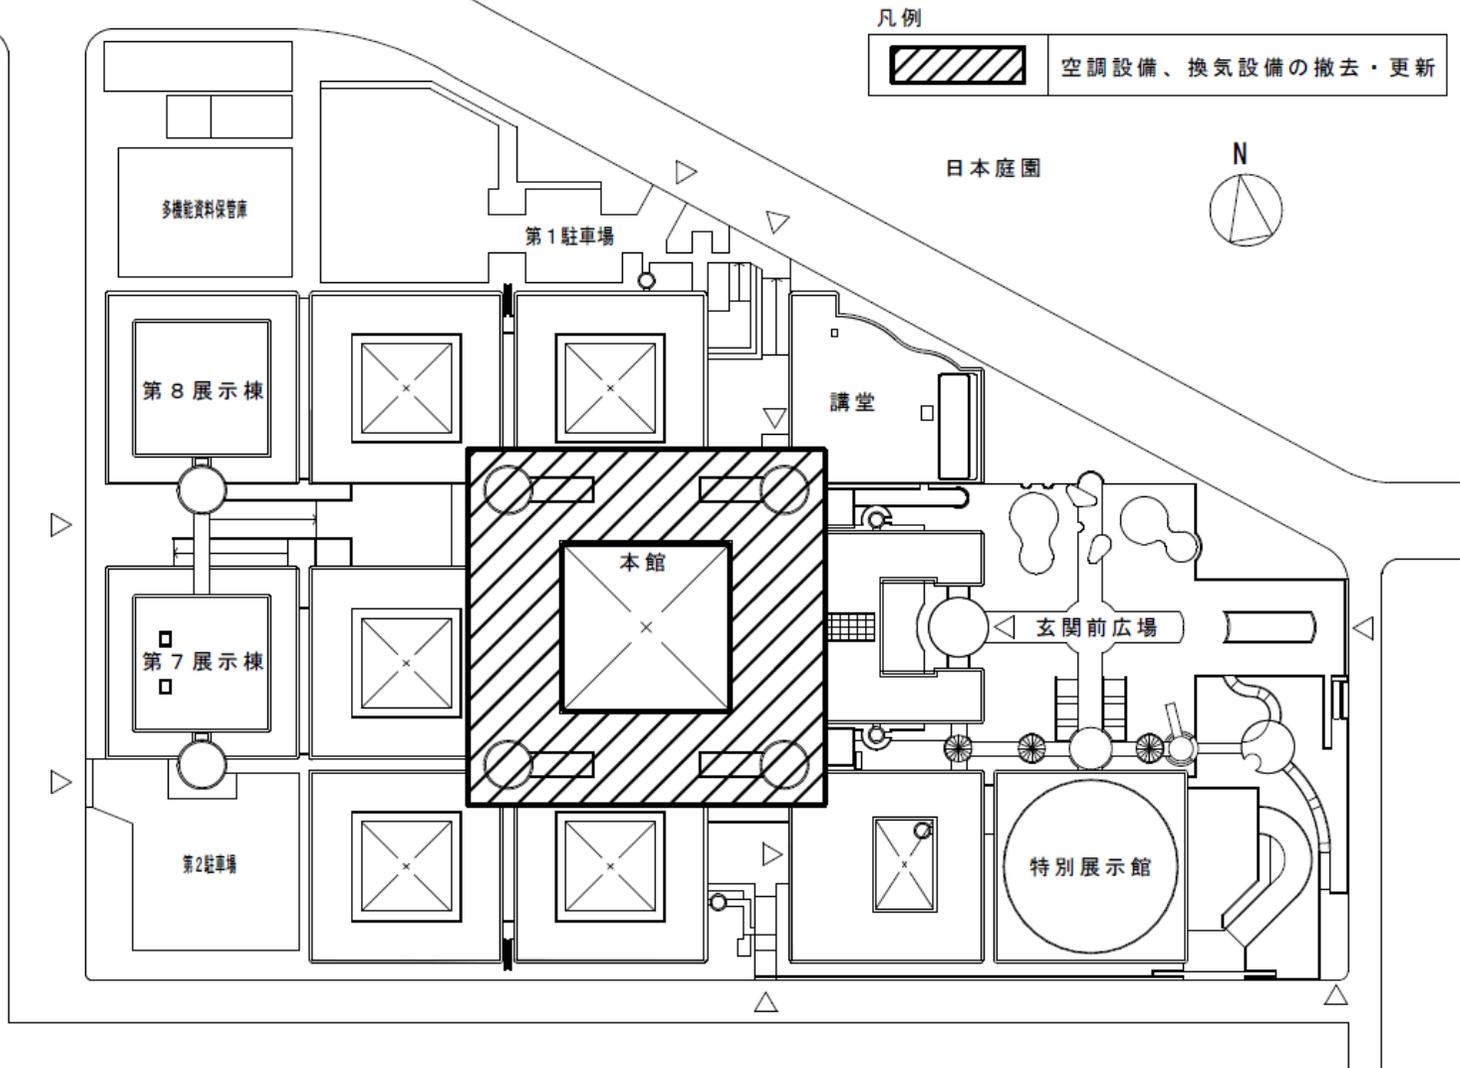


団地名	011万博記念公園	事業名	人間文化研究機構(万博記念公園)ライフライン再生(空調設備)	配置図	1/2,500
-----	-----------	-----	--------------------------------	-----	---------

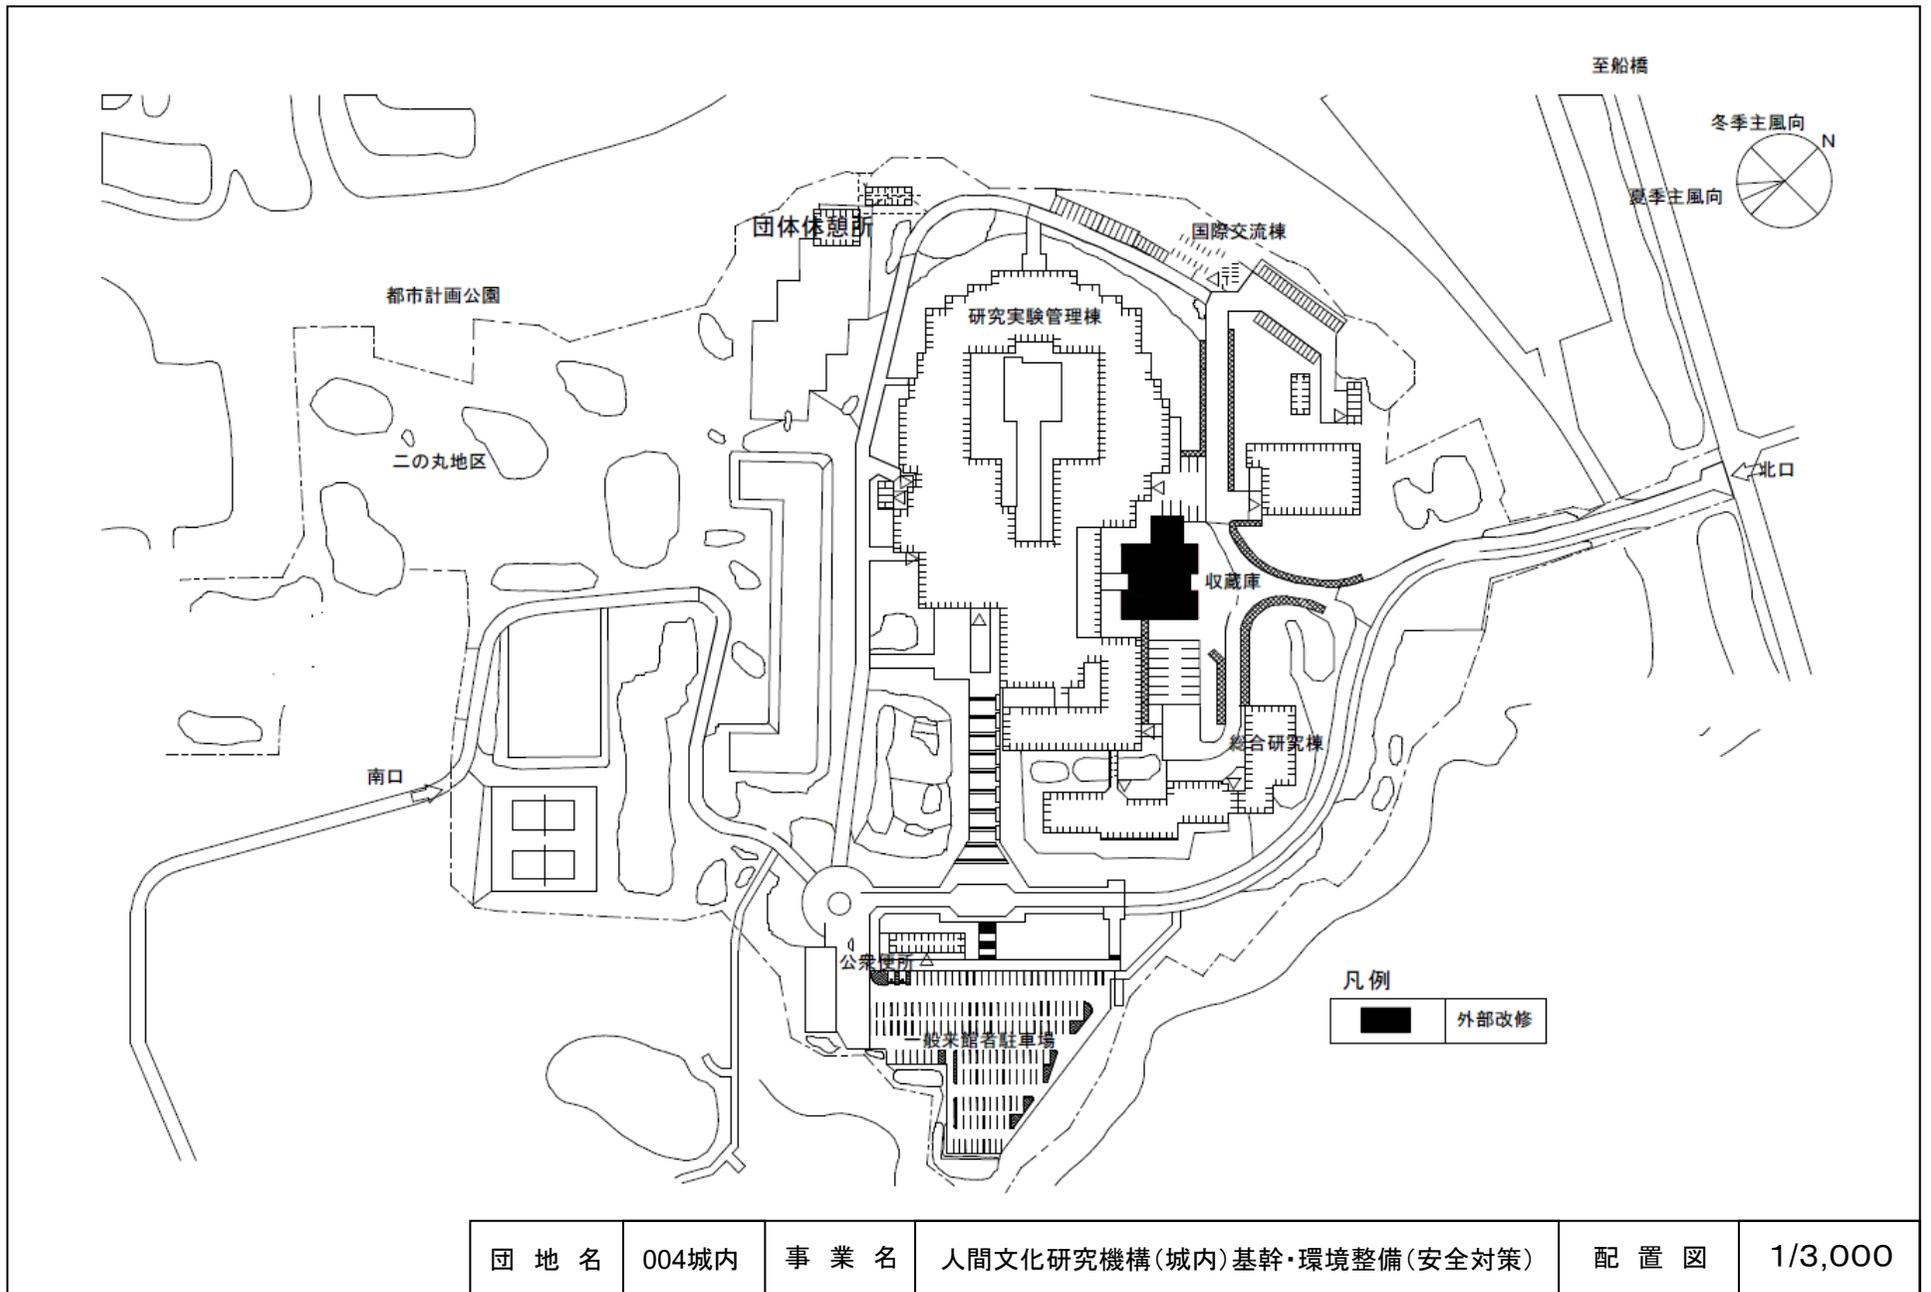


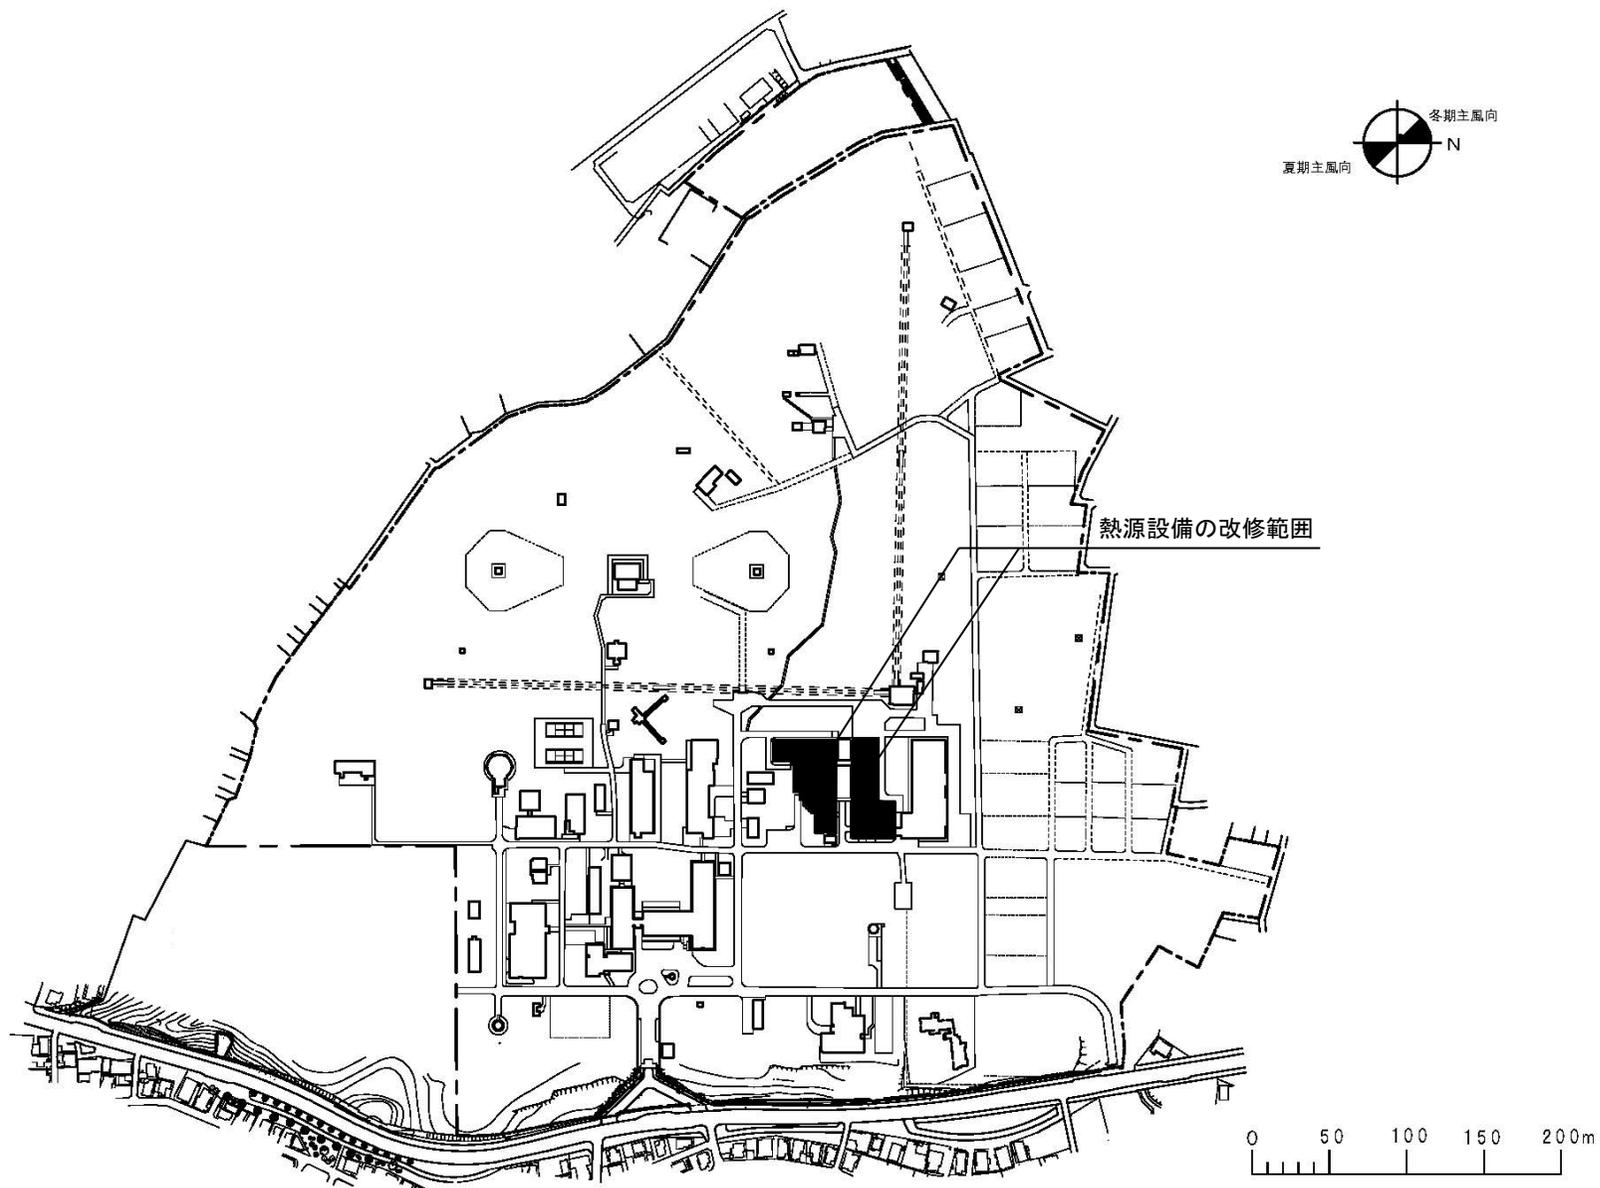

団地名	101 三鷹	事業名	自然科学研究機構(三鷹)ライフライン再生(熱源設備)	配置図	1/4,500
-----	--------	-----	----------------------------	-----	---------

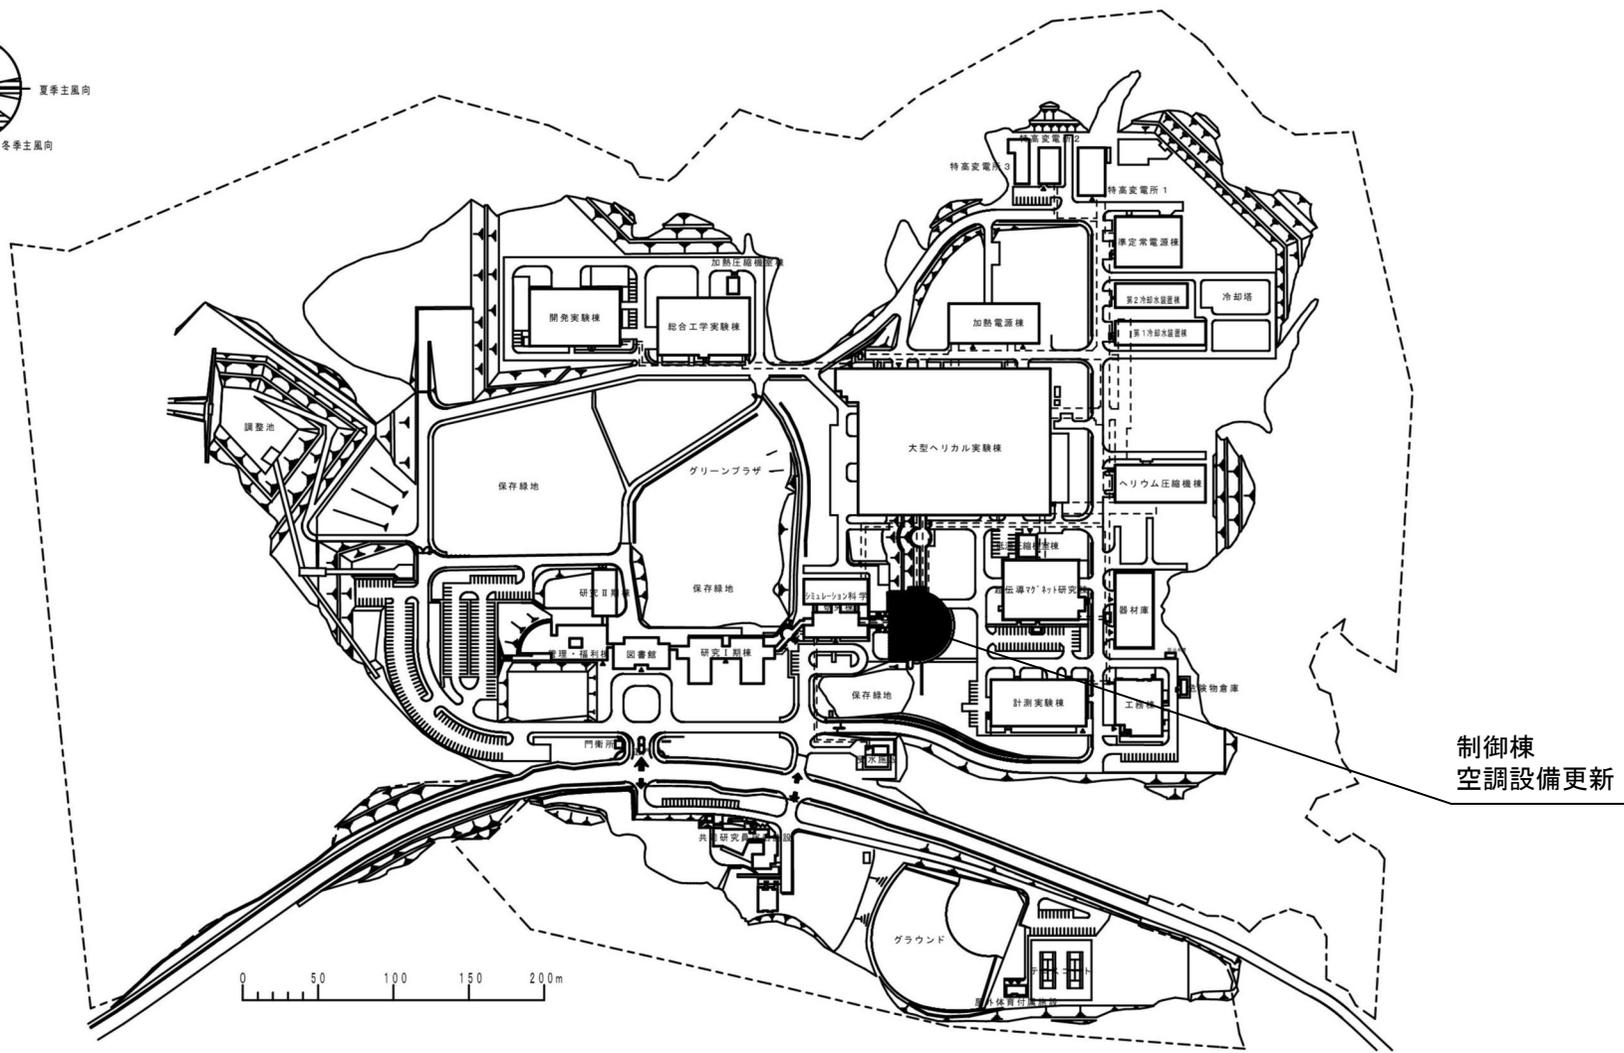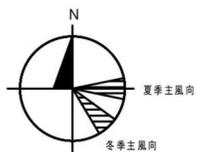


団地名	201 土岐	事業名	自然科学研究機構(土岐)ライフライン再生(空調設備)	配置図	1 / 5000
-----	--------	-----	----------------------------	-----	----------

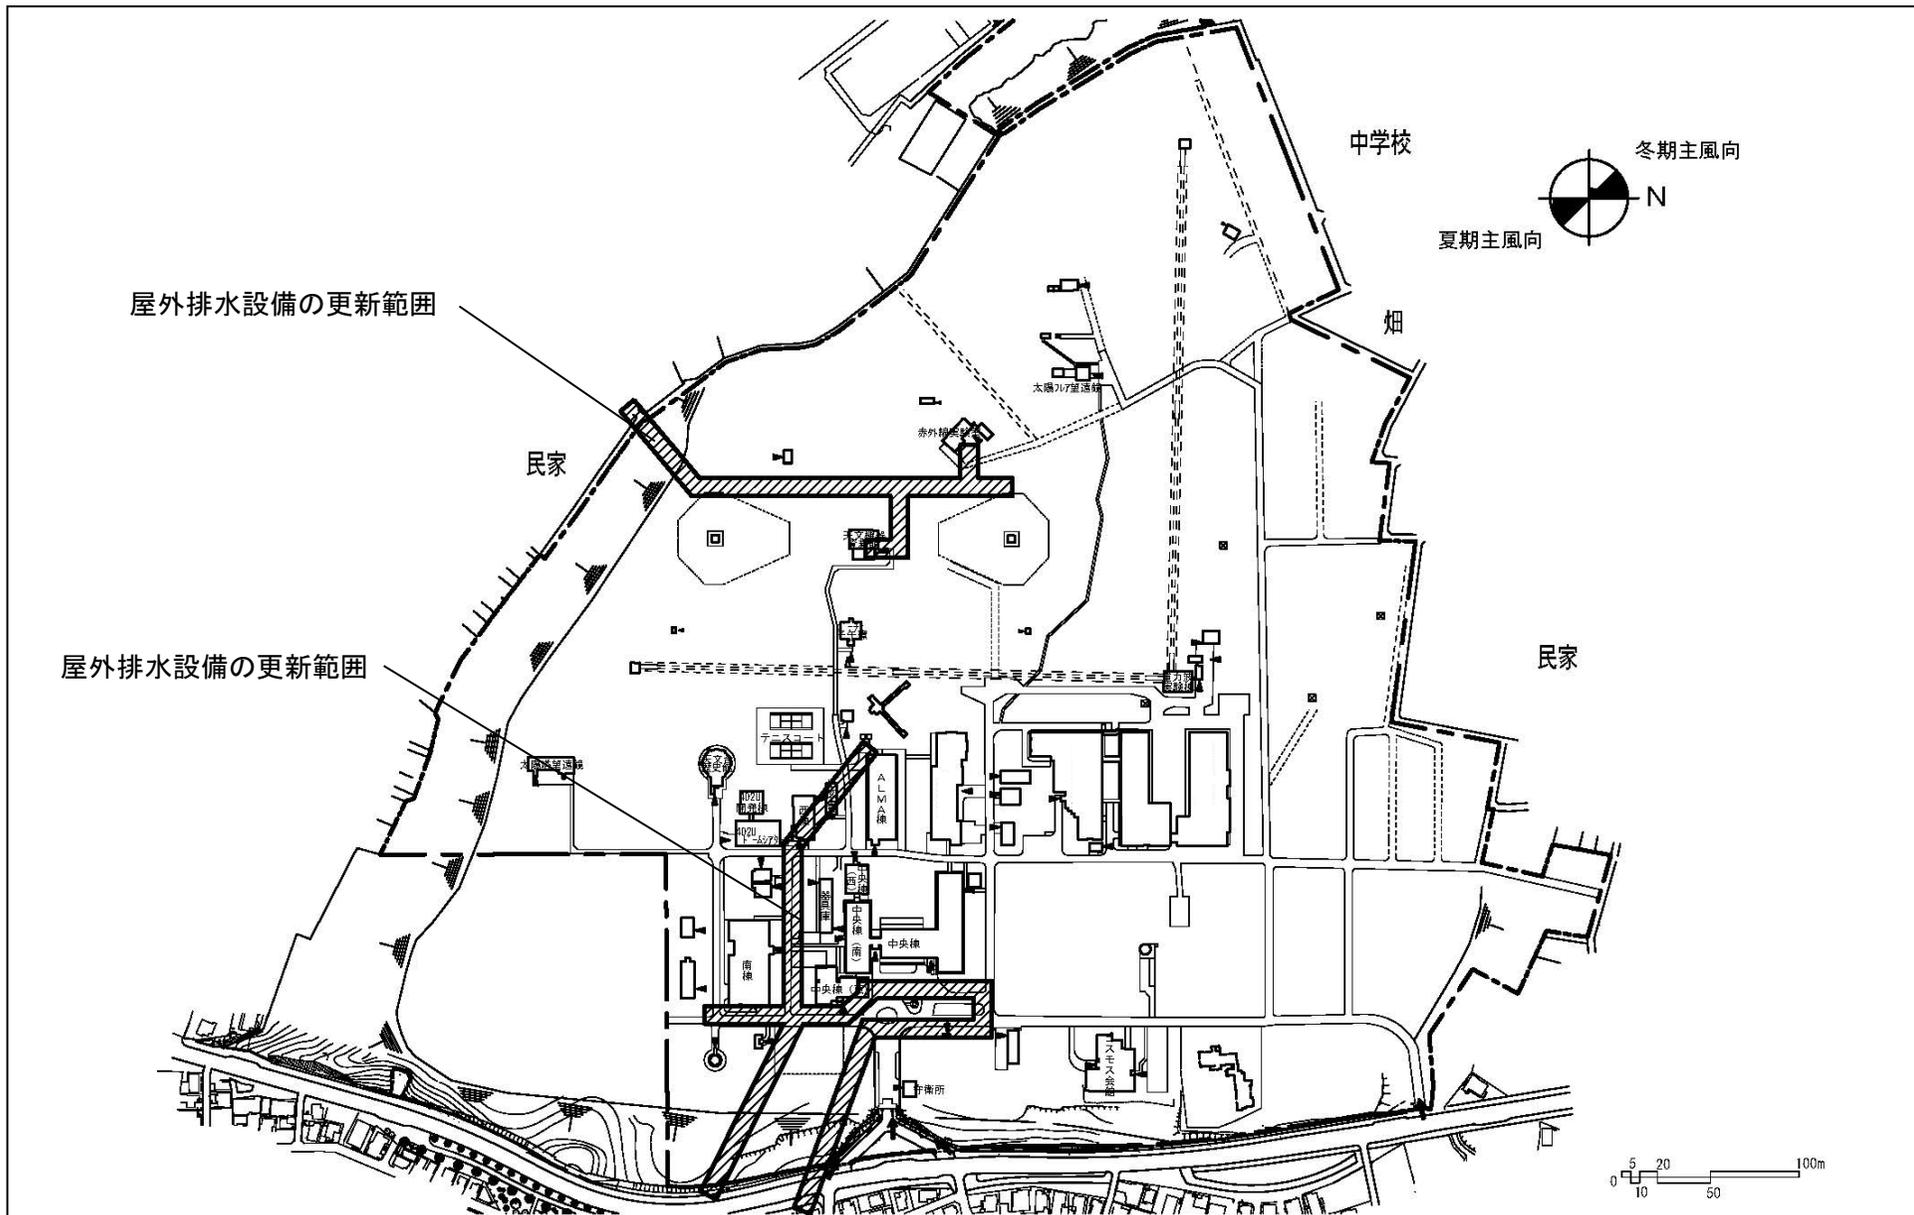


団地名	101三鷹	事業名	自然科学研究機構(三鷹)ライフライン再生(排水設備)	配置図	1/4000
-----	-------	-----	----------------------------	-----	--------




屋外配管の更新範囲

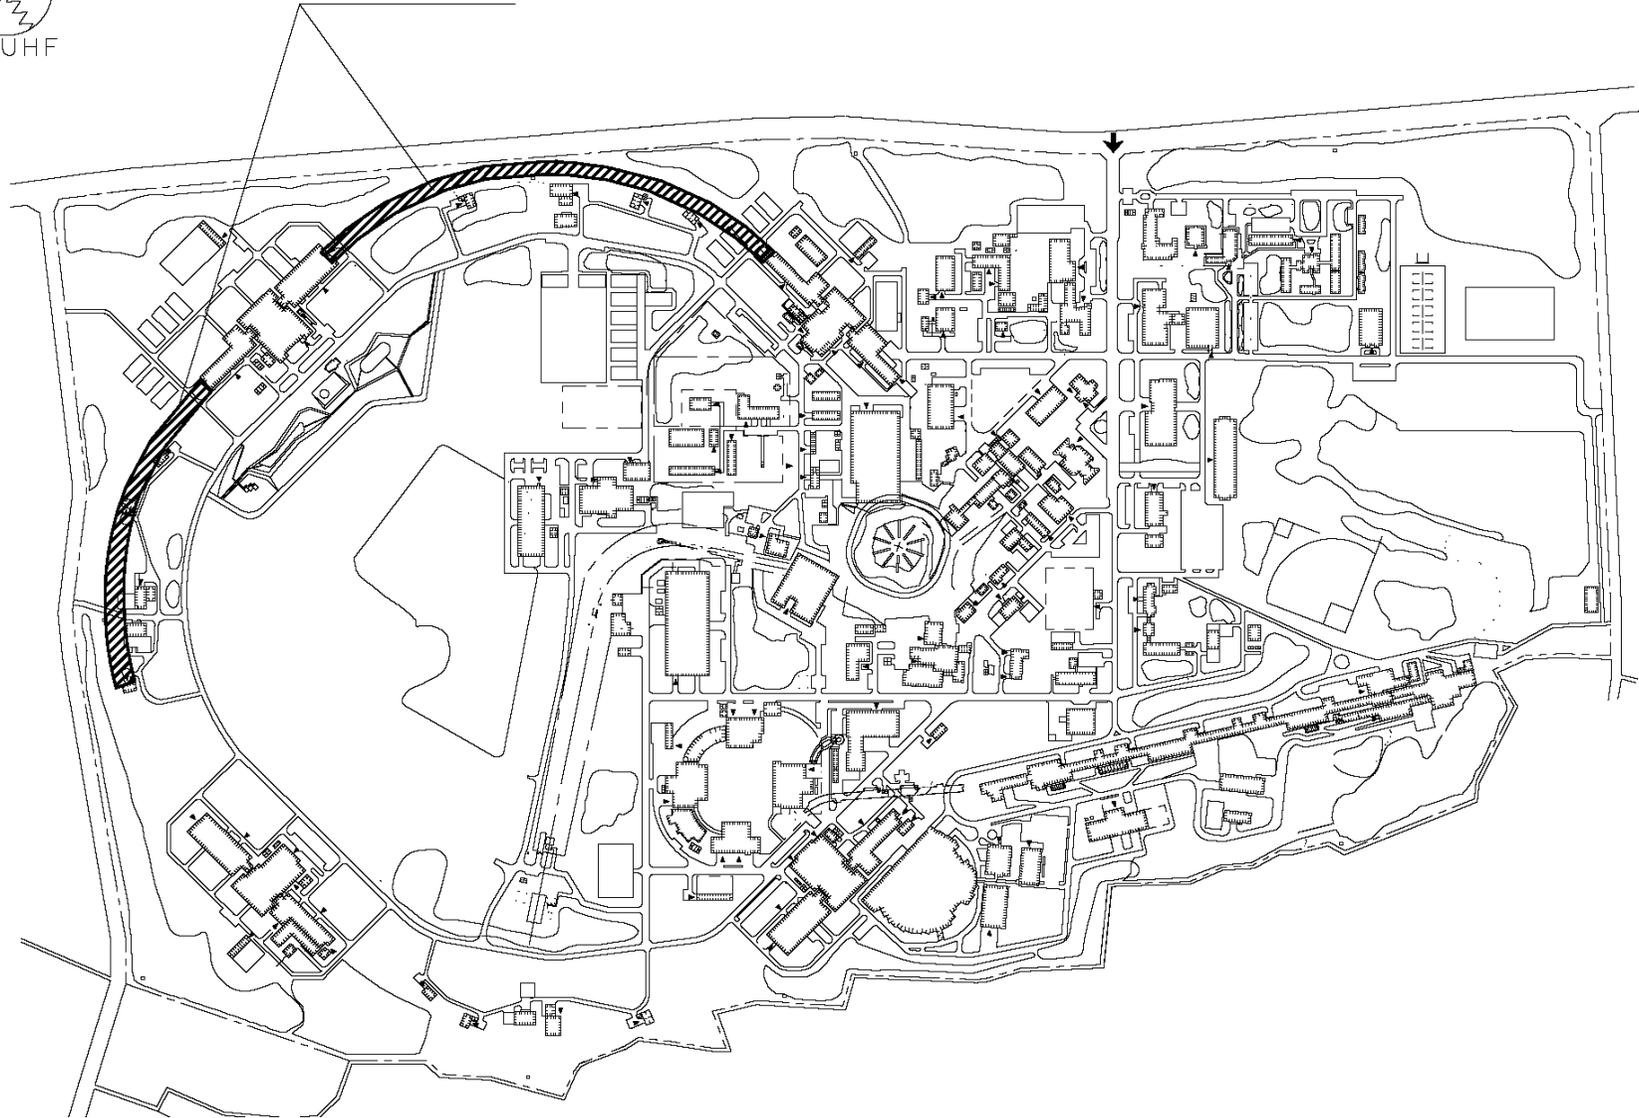


団地名	001 大穂	事業名	高エネルギー加速器研究機構 (大穂)ライフライン再生(排水設備)	配置図	1/8000
-----	--------	-----	-------------------------------------	-----	--------

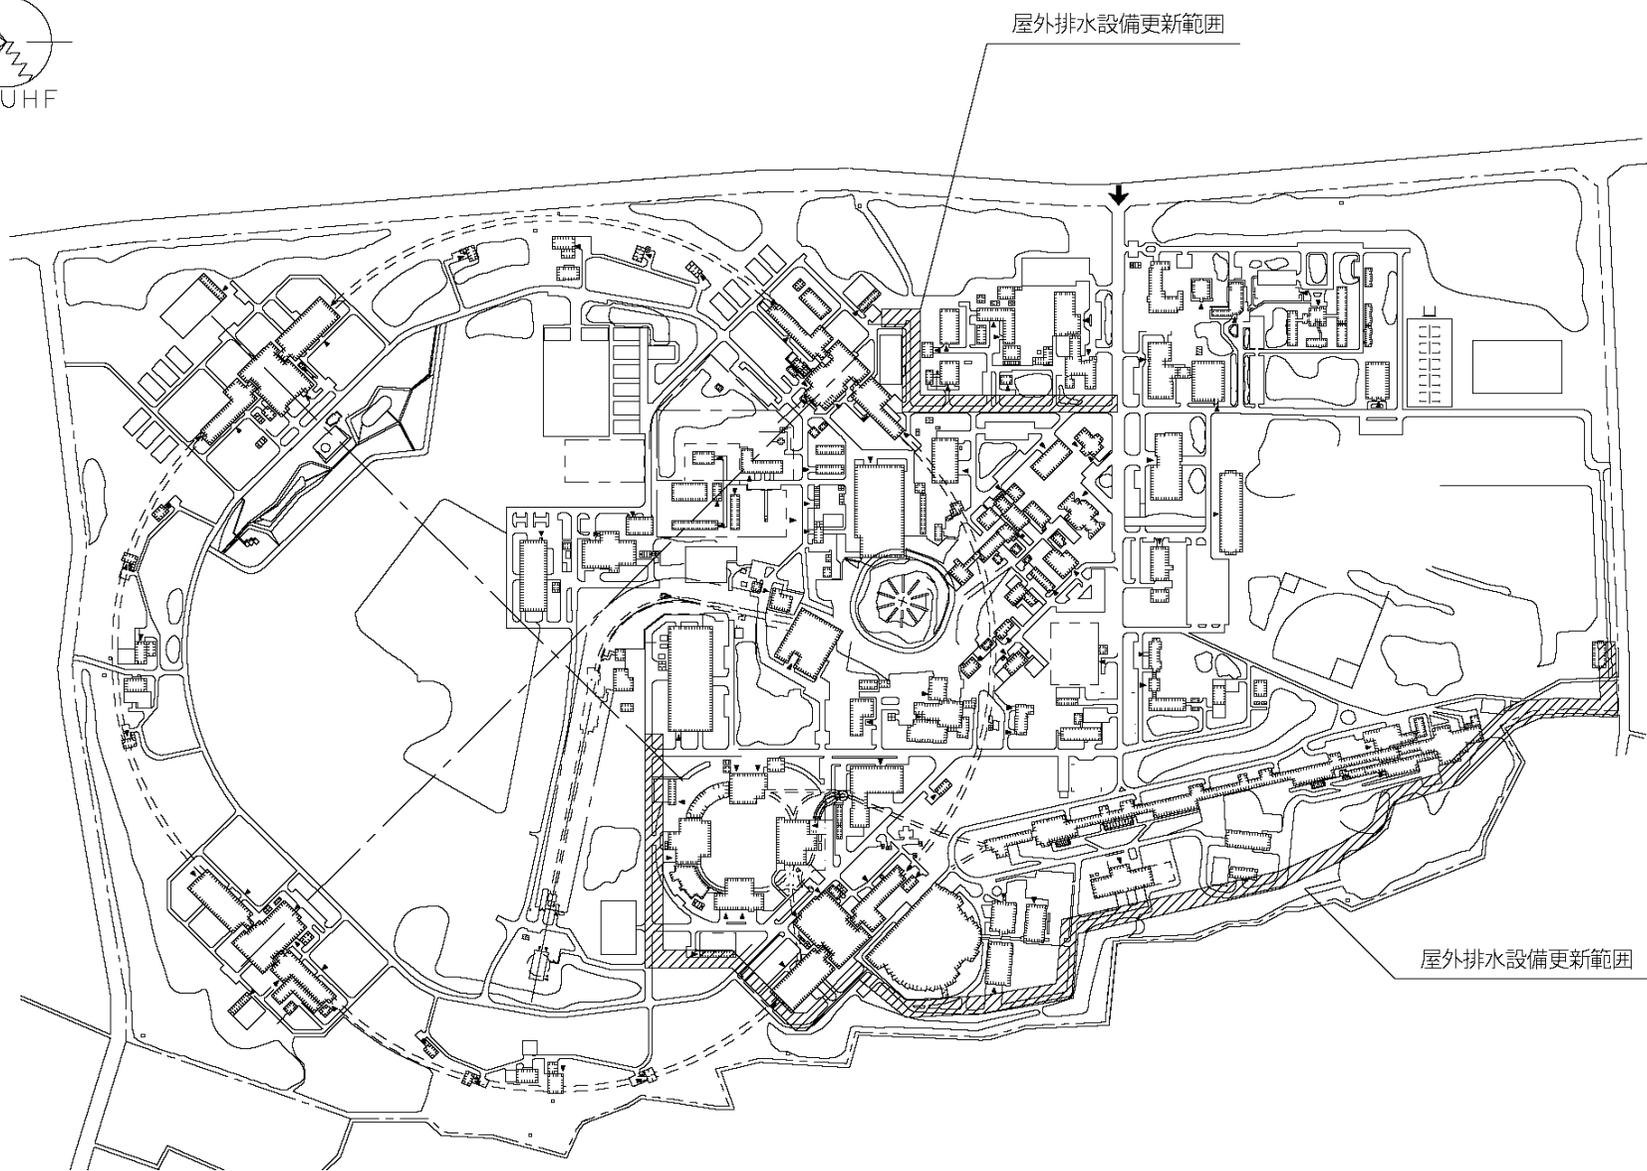


団地名	001 大穂	事業名	高エネルギー加速器研究機構 (大穂)ライフライン再生(汚水設備)	配置図	1/8000
-----	--------	-----	-------------------------------------	-----	--------

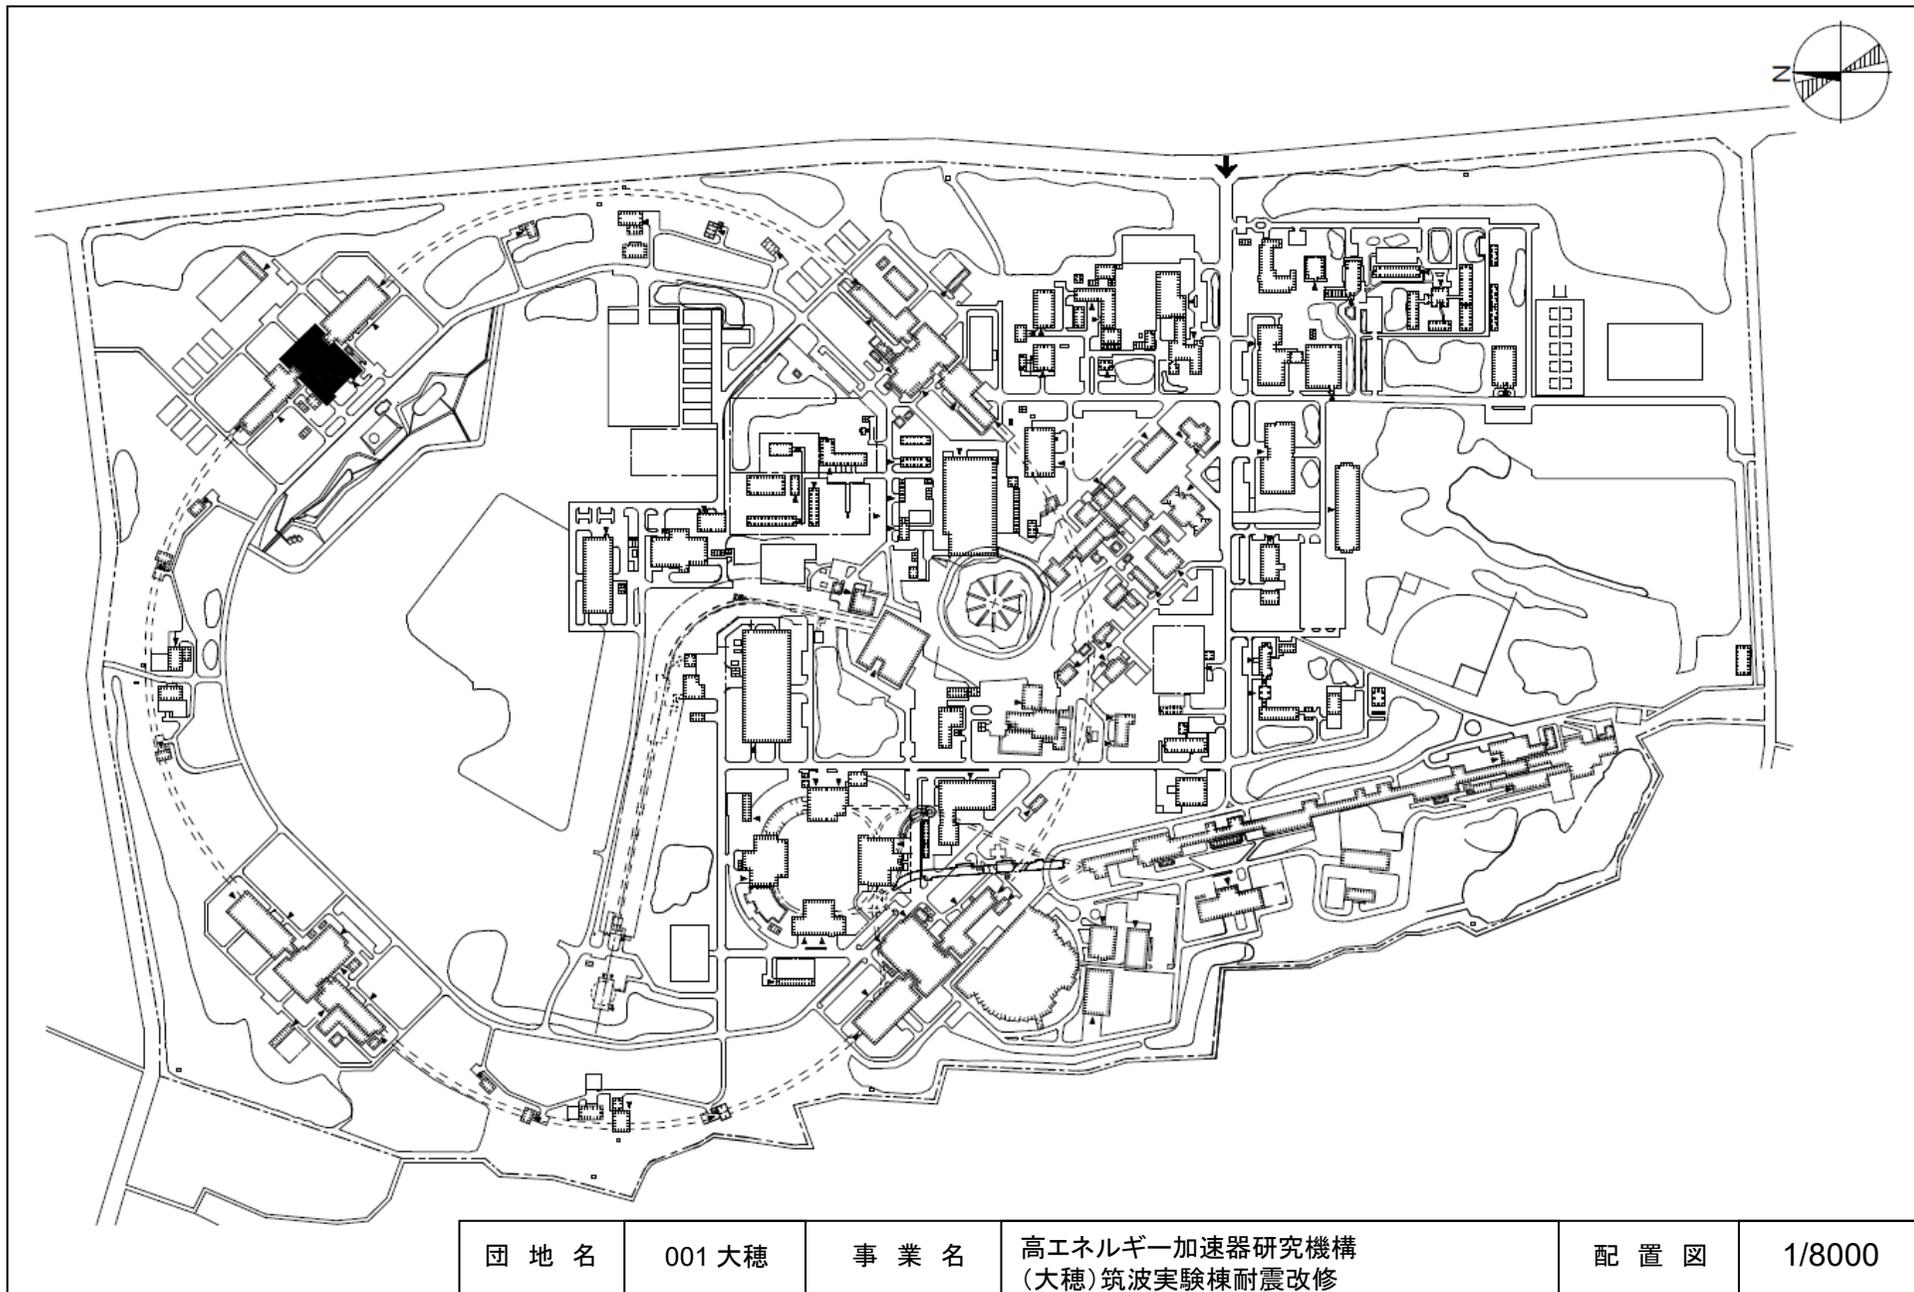



団地名	001 大穂	事業名	高エネルギー加速器研究機構 (大穂)筑波実験棟耐震改修	配置図	1/8000
-----	--------	-----	--------------------------------	-----	--------

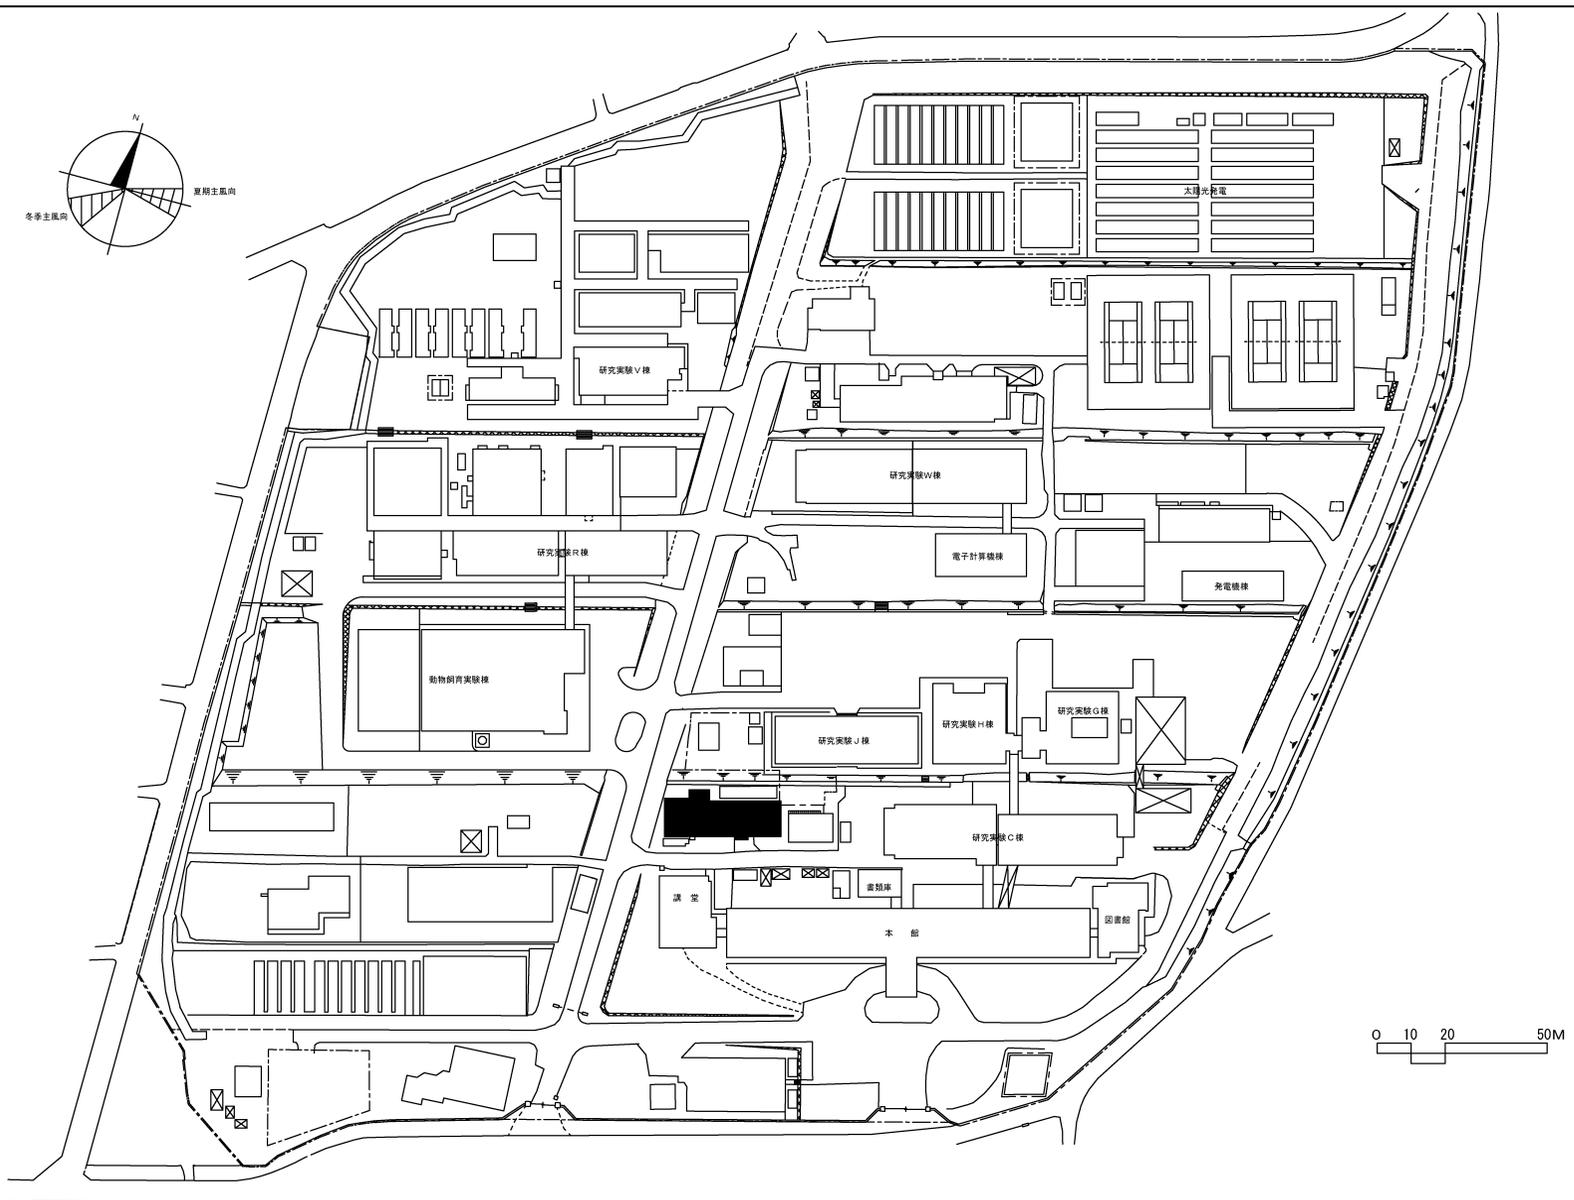



団地名	009谷田1	事業名	情報・システム研究機構 (谷田)総合研究棟改修(共創系)	配置図	1/2000
-----	--------	-----	---------------------------------	-----	--------

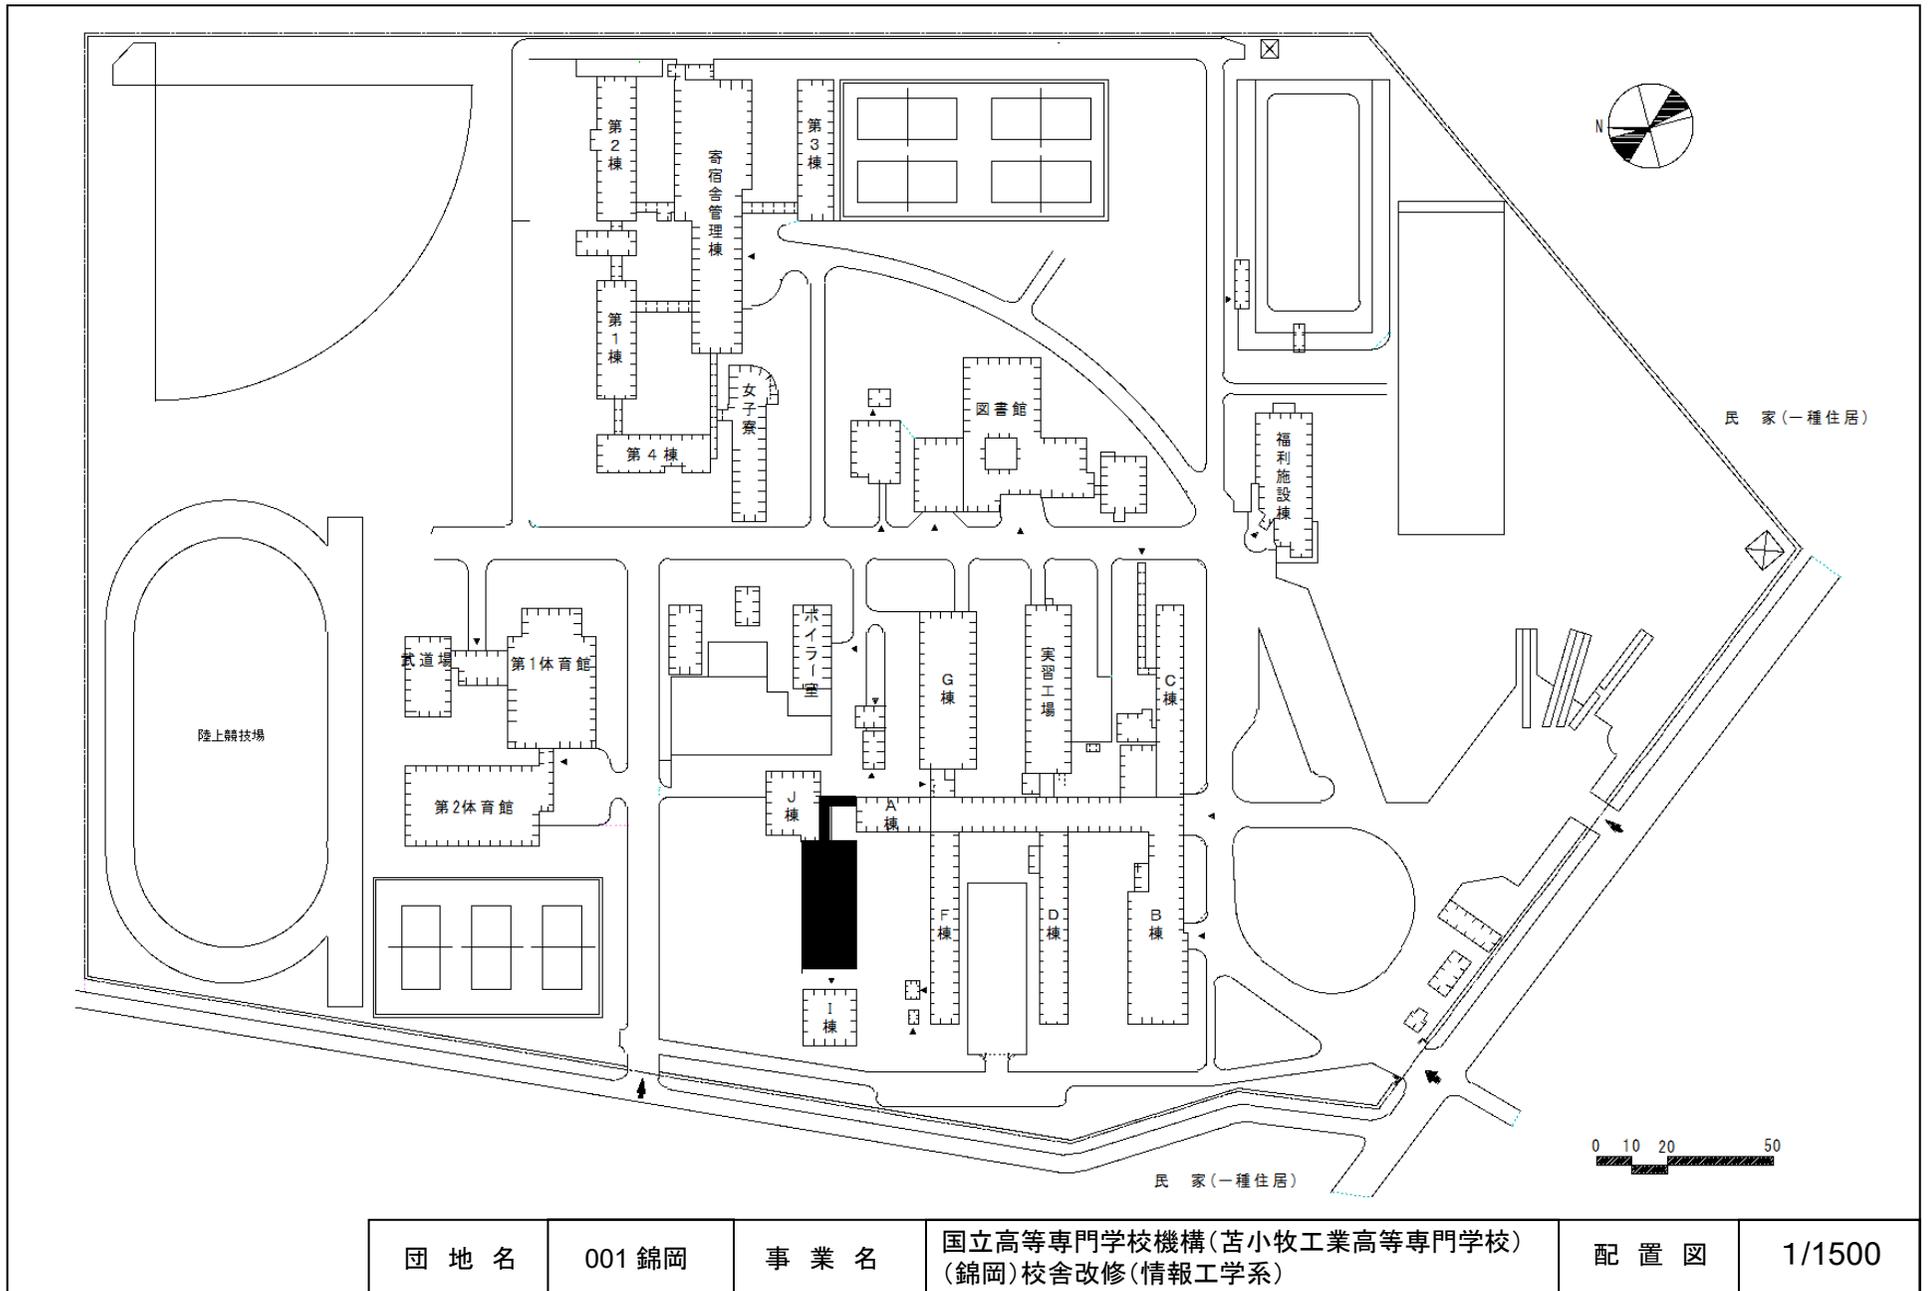


団地名	001 錦岡	事業名	国立高等専門学校機構(苫小牧工業高等専門学校) (錦岡)校舎改修(情報工学系)	配置図	1/1500
-----	--------	-----	--	-----	--------

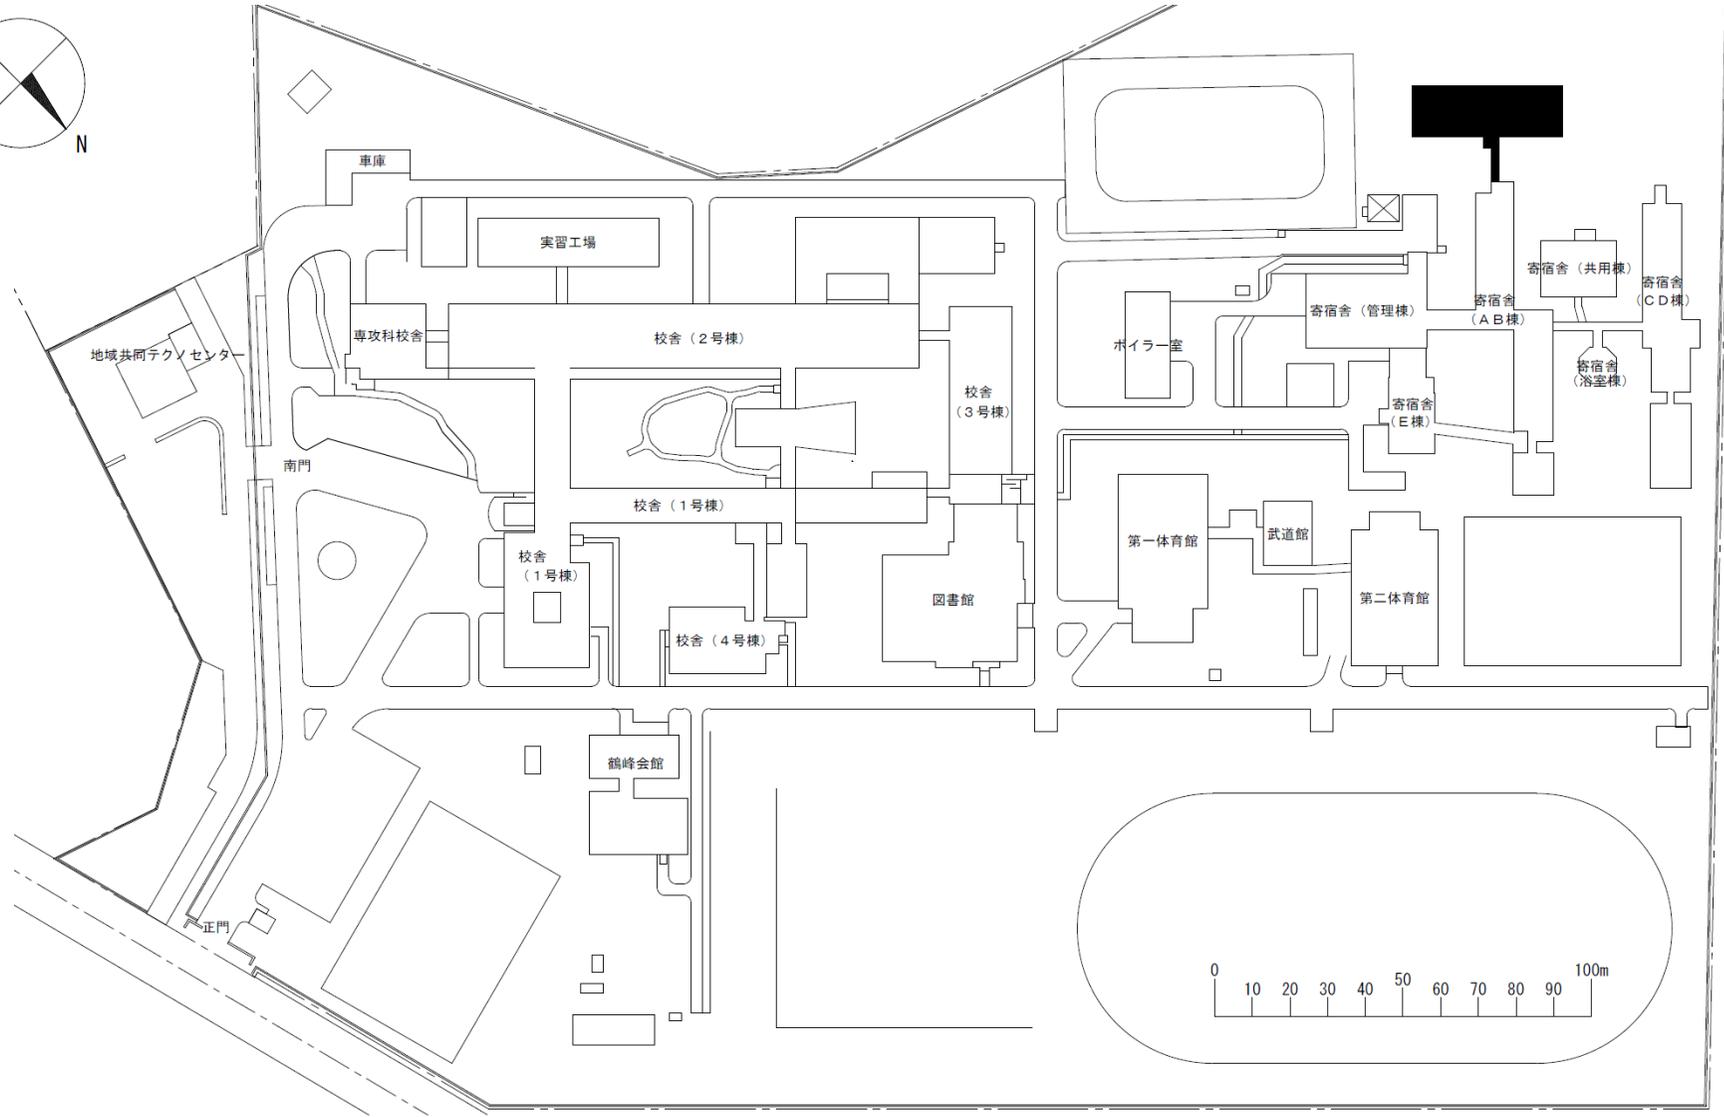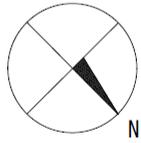


団地名	001 大楽毛	事業名	国立高等専門学校機構(釧路工業高等専門学校) (大楽毛)混住型学生寮	配置図	1/2,000
-----	---------	-----	---------------------------------------	-----	---------

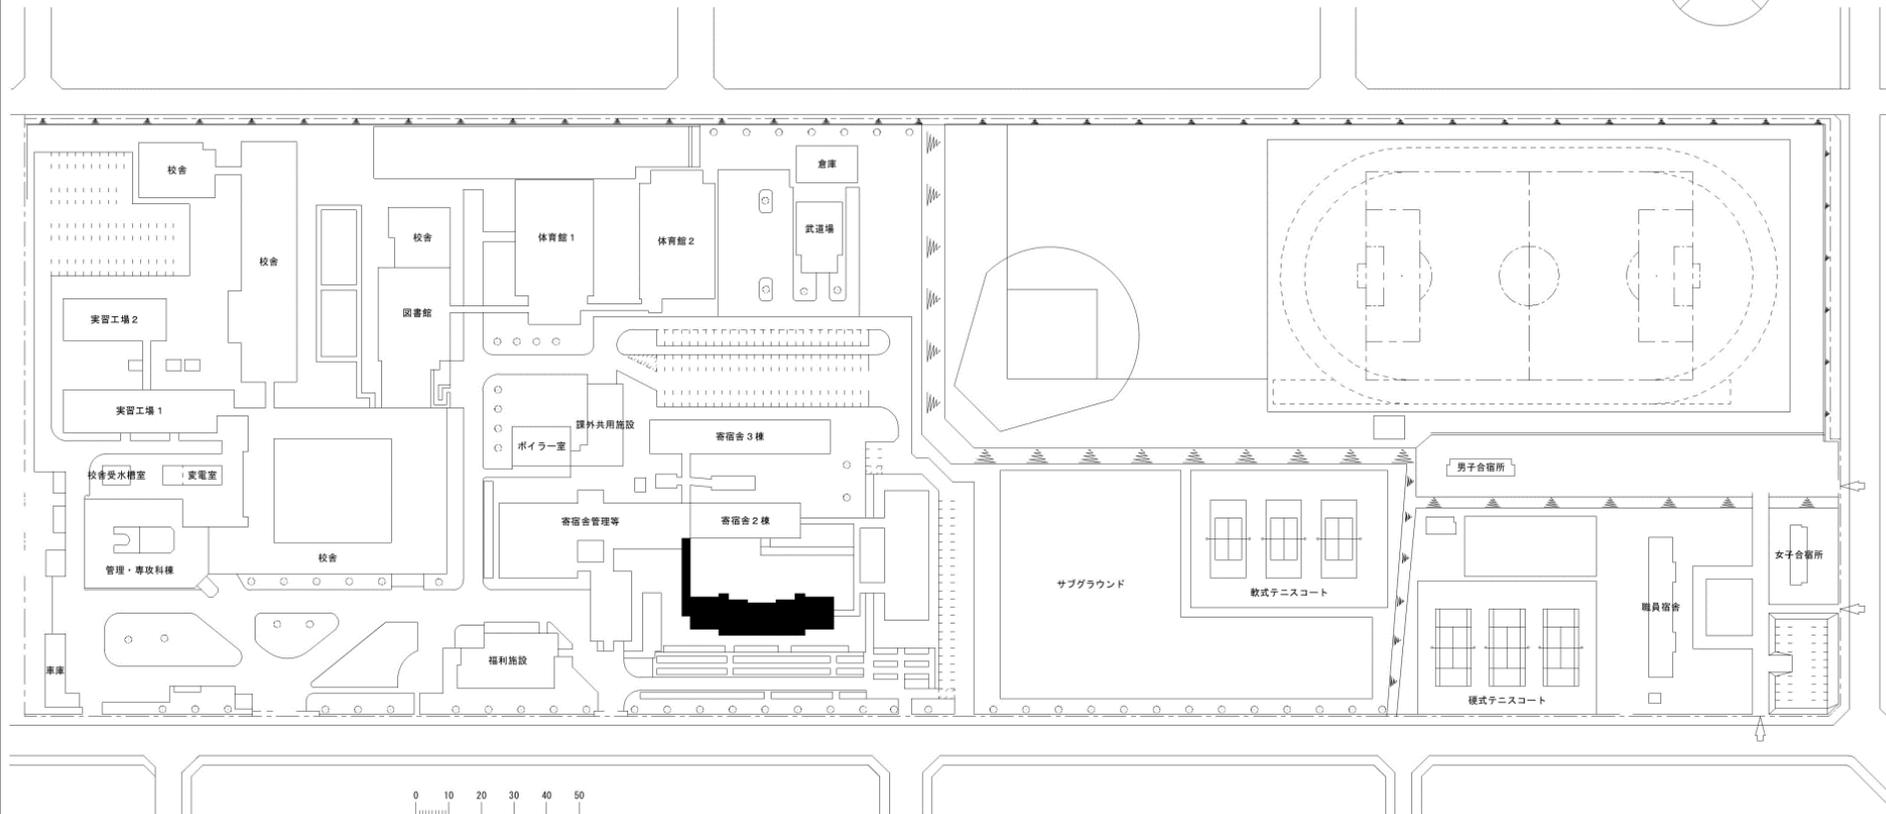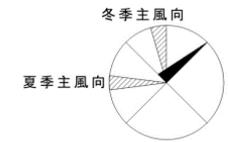



団地名	001 春光台	事業名	国立高等専門学校機構(旭川工業高等専門学校) (春光台)寄宿舎改修	配置図	1/2000
-----	---------	-----	--------------------------------------	-----	--------

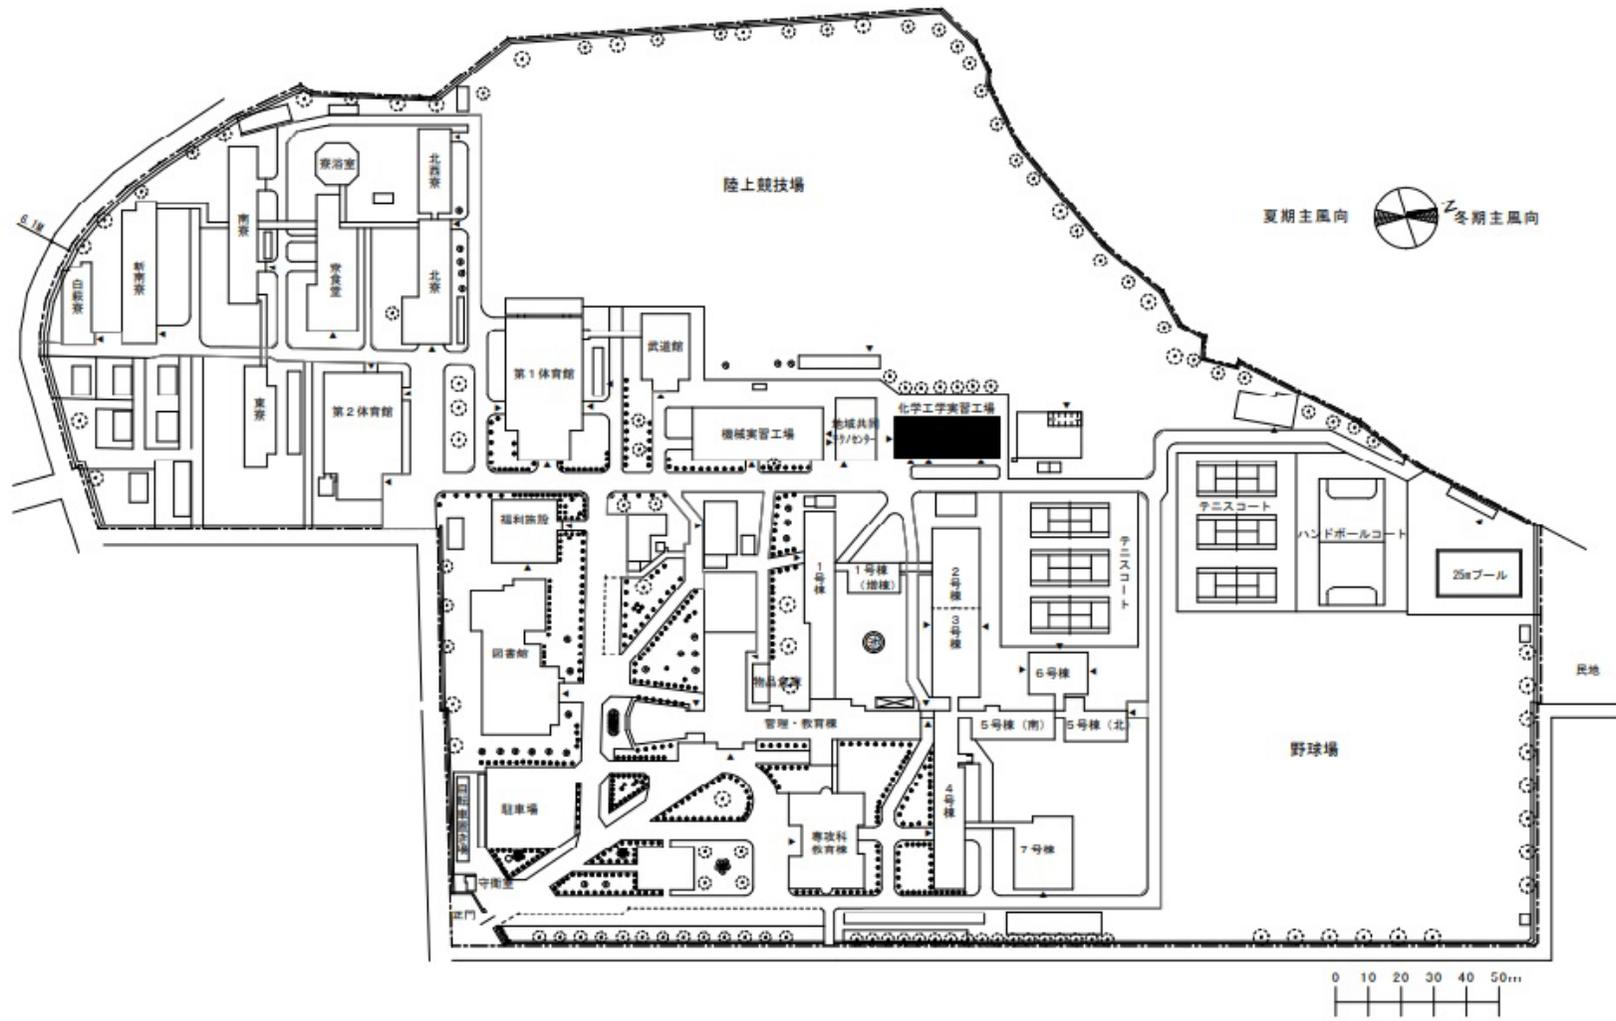


団地名	001 高梨中央	事業名	国立高等専門学校機構(一関工業高等専門学校) (高梨中央)実習棟改修(化学系)	配置図	1/2000
-----	----------	-----	--	-----	--------

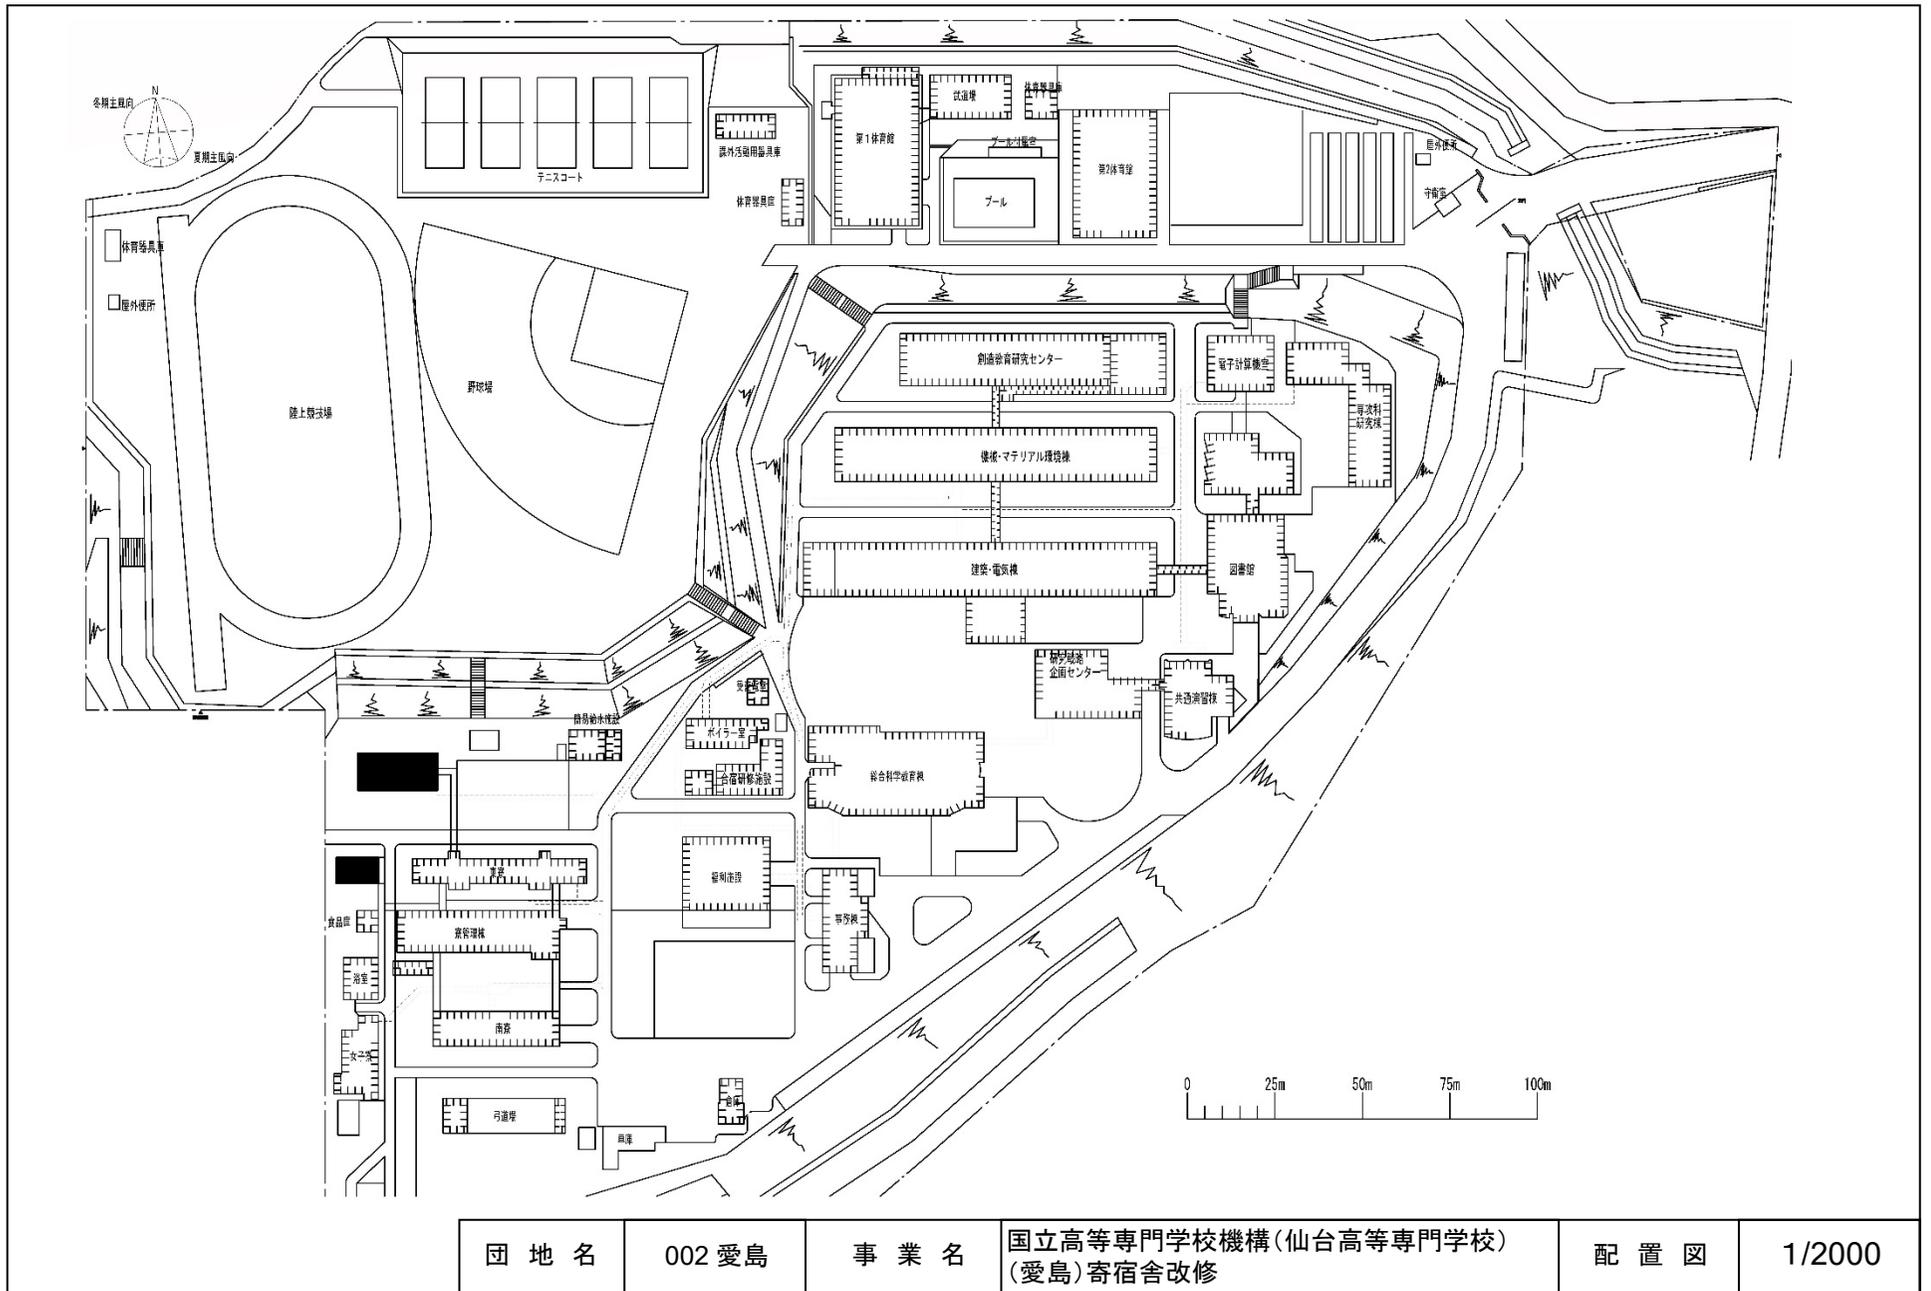


団地名	002 愛島	事業名	国立高等専門学校機構(仙台高等専門学校) (愛島)寄宿舍改修	配置図	1/2000
-----	--------	-----	-----------------------------------	-----	--------

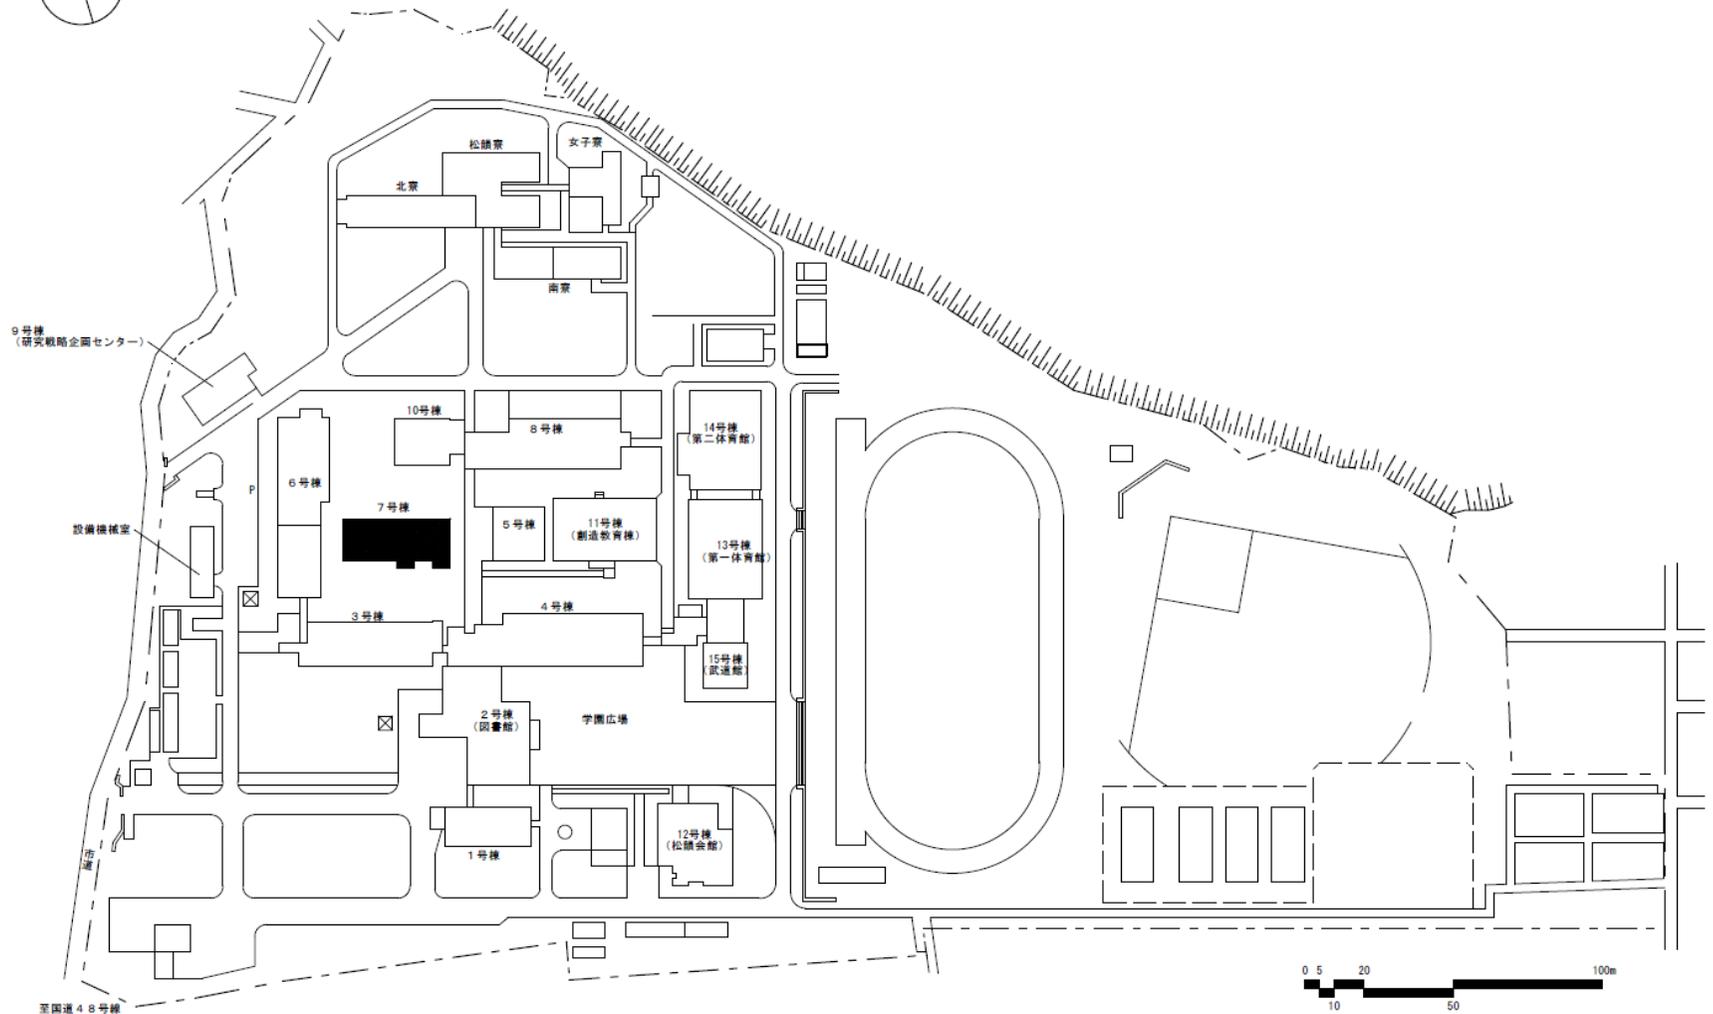 



団地名	001 宮城	事業名	国立高等専門学校機構(仙台高等専門学校) (宮城)実習棟改修(総合工学系)	配置図	1/2,500
-----	--------	-----	--	-----	---------

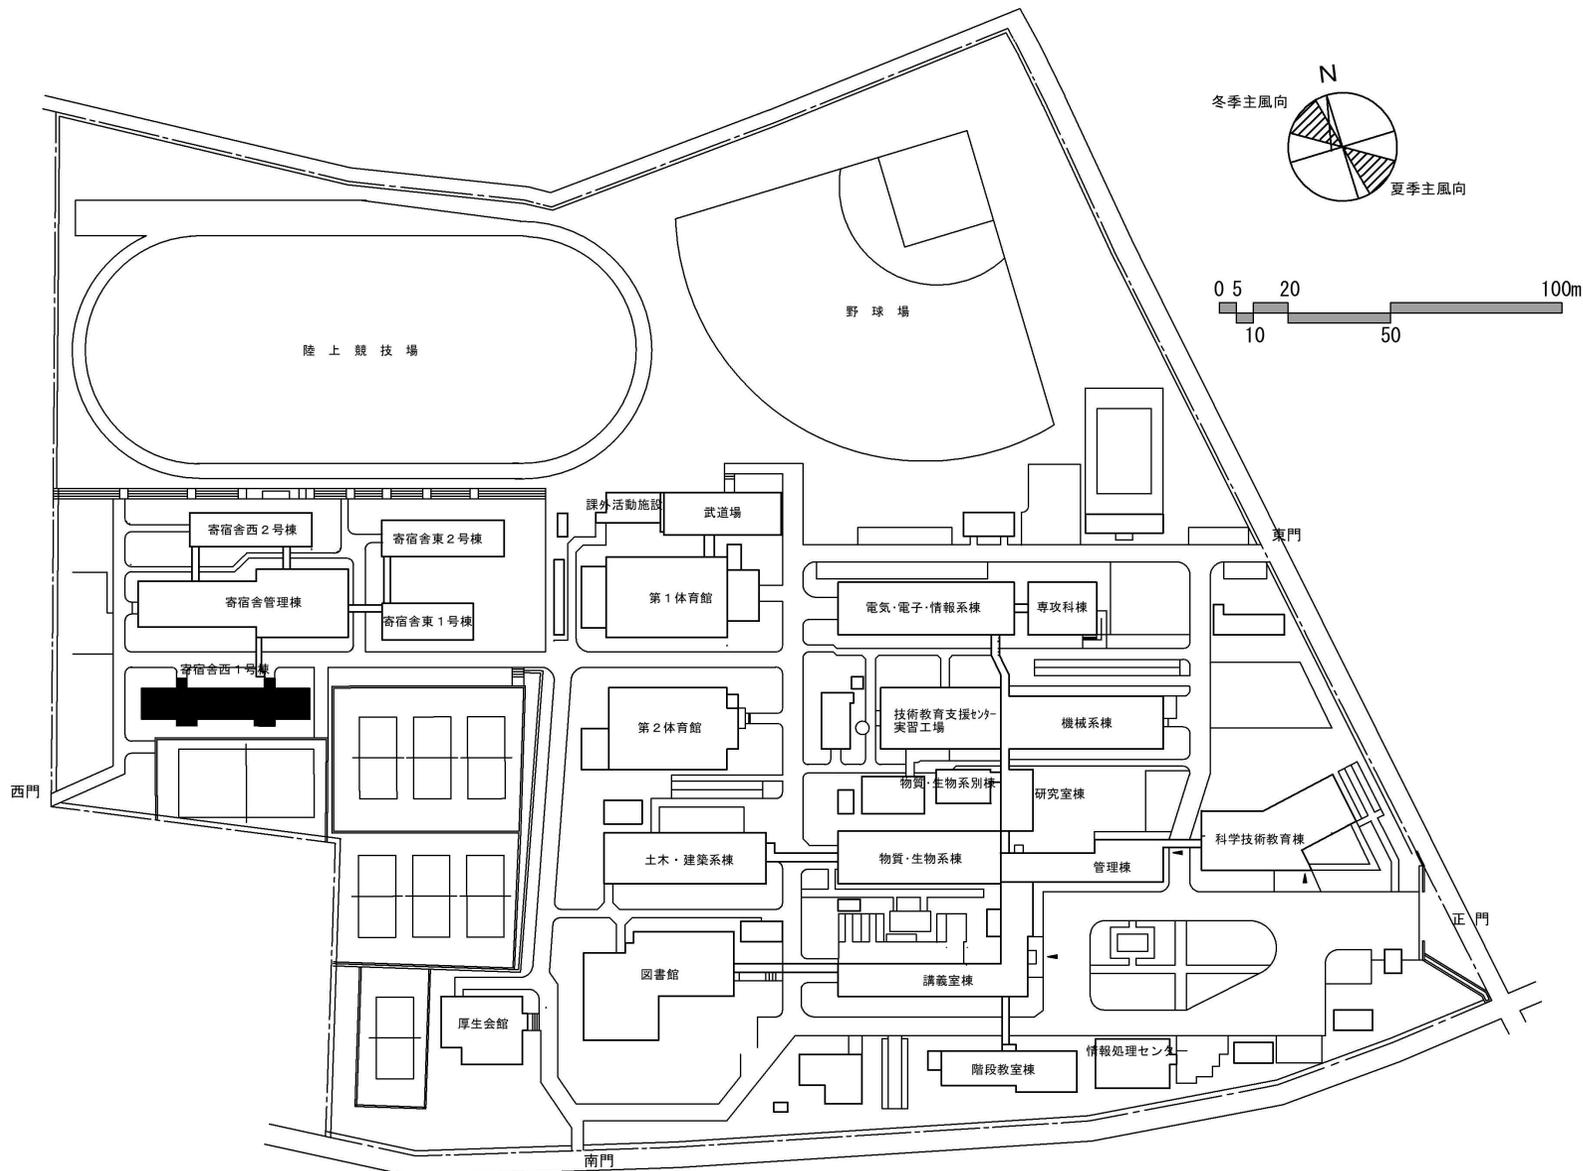


団地名	001長山下	事業名	国立高等専門学校機構(秋田工業高等専門学校) (長山下)混住型学生寮改修	配置図	1/2,000
-----	--------	-----	---	-----	---------

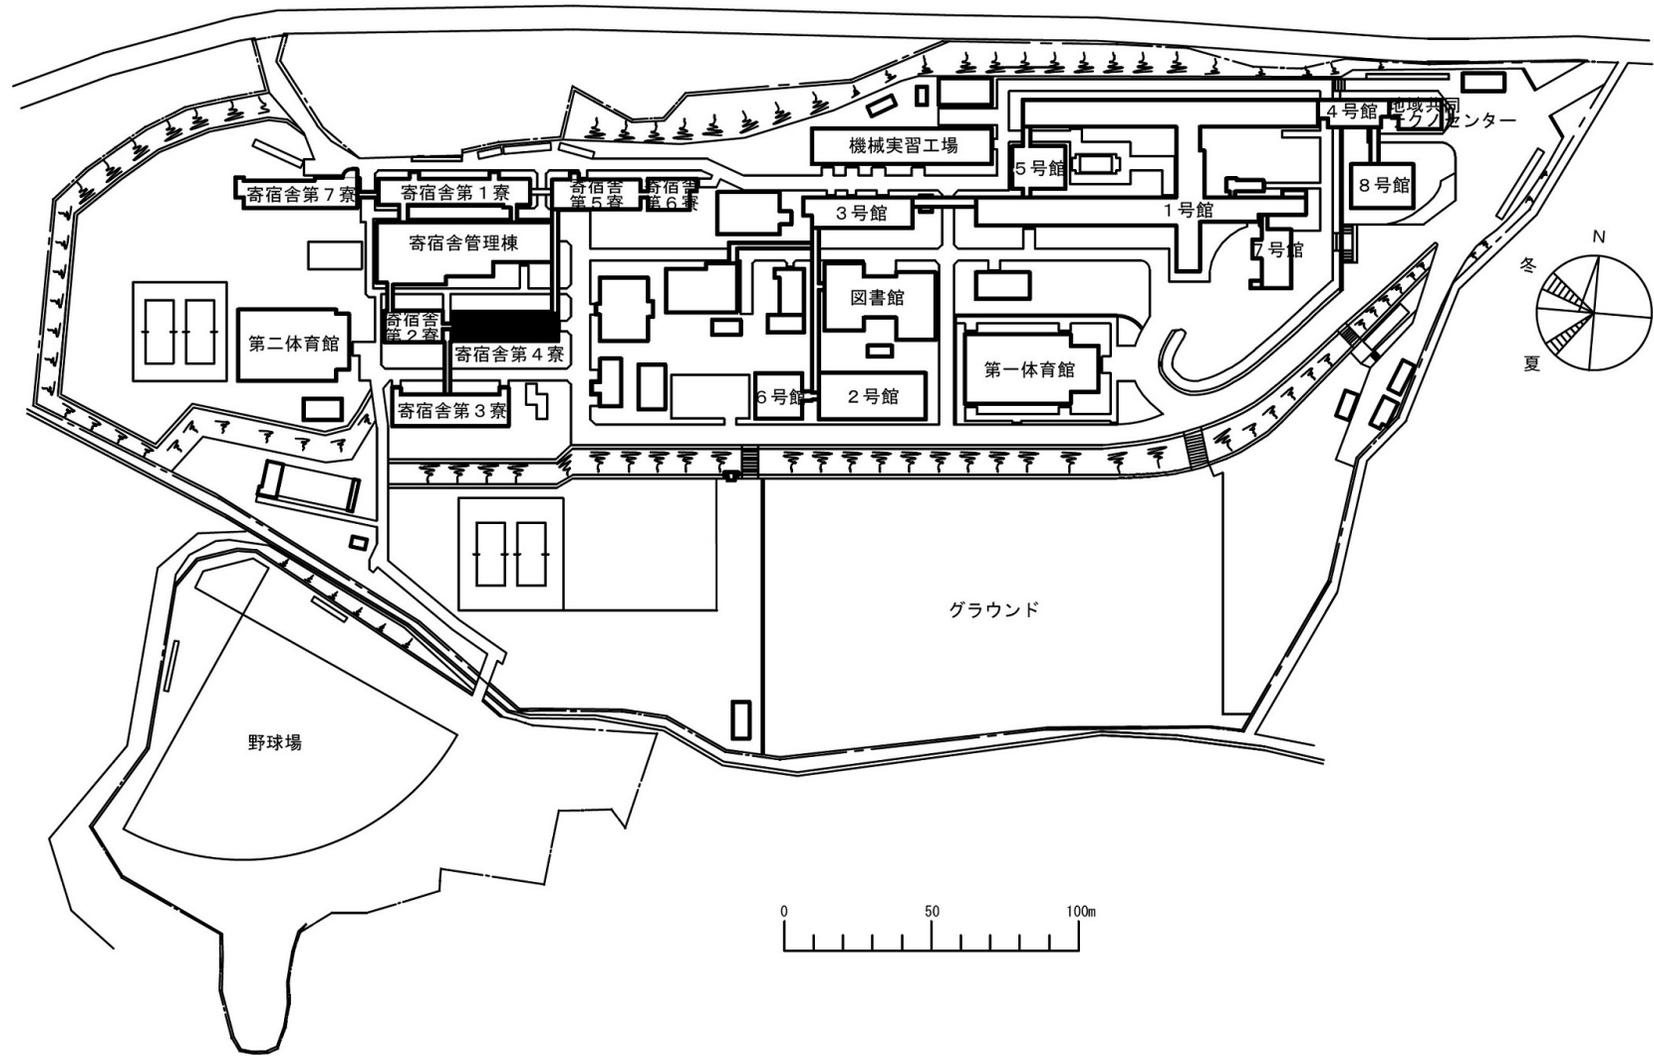

団地名	001 沢田	事業名	国立高等専門学校機構(鶴岡工業高等専門学校) (沢田)寄宿舍改修	配置図	1/2500
-----	--------	-----	-------------------------------------	-----	--------

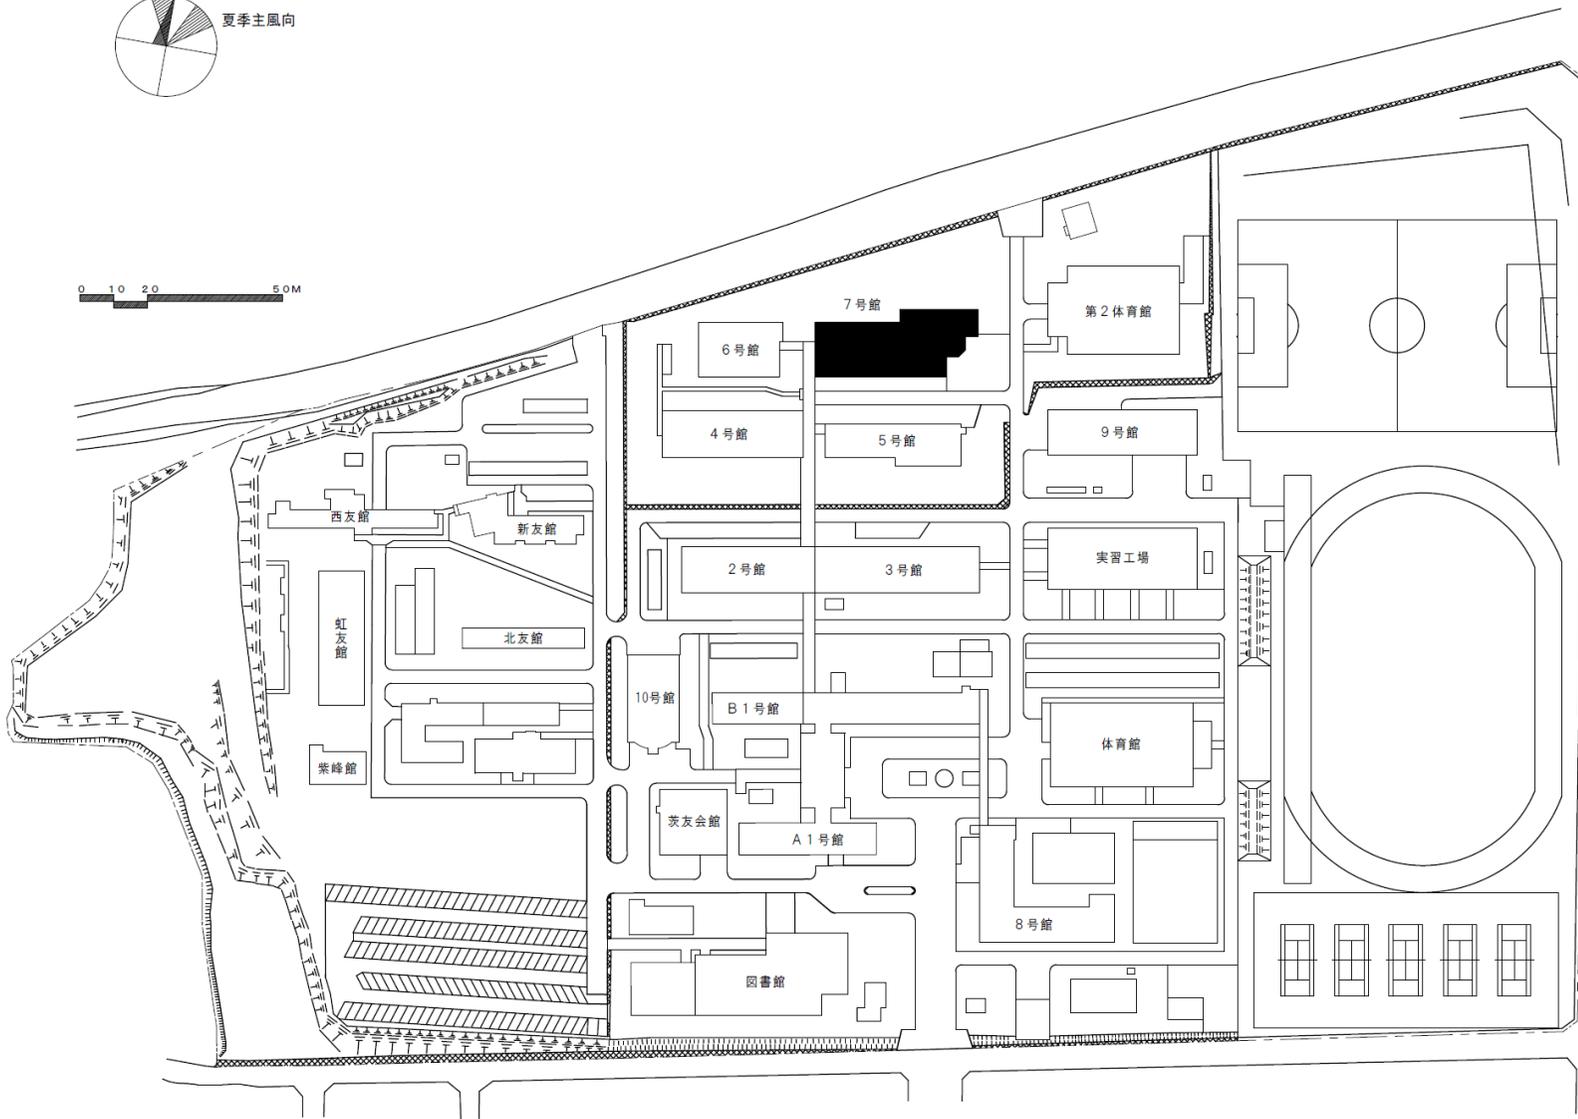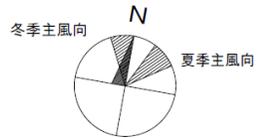

団地名	001 中根	事業名	国立高等専門学校機構(茨城工業高等専門学校) (中根)校舎改修(情報工学系)	配置図	1/2000
-----	--------	-----	---	-----	--------

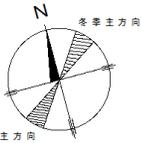


夏季主方向


冬季主方向

〔自動車整備工場〕


〔自動車教習所〕

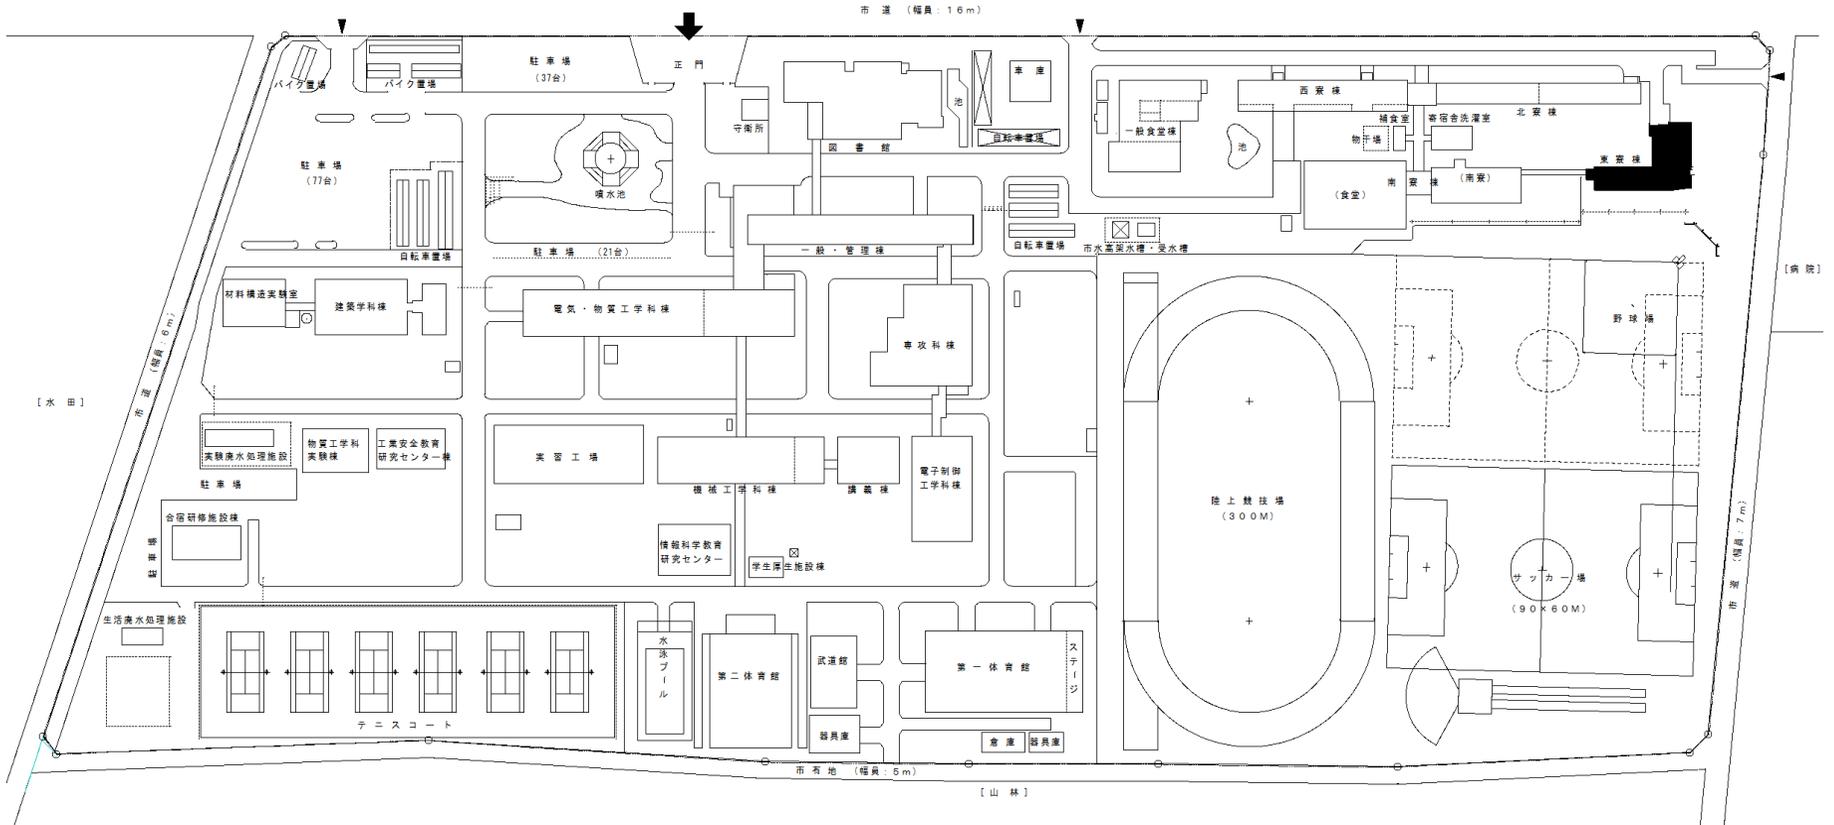


小山工業高等専門学校 配置図 縮尺： 1/2000

 


団地名	001中久喜	事業名	国立高等専門学校機構(小山工業高等専門学校) (中久喜)寄宿舎改修	配置図	1/2000
-----	--------	-----	--------------------------------------	-----	--------



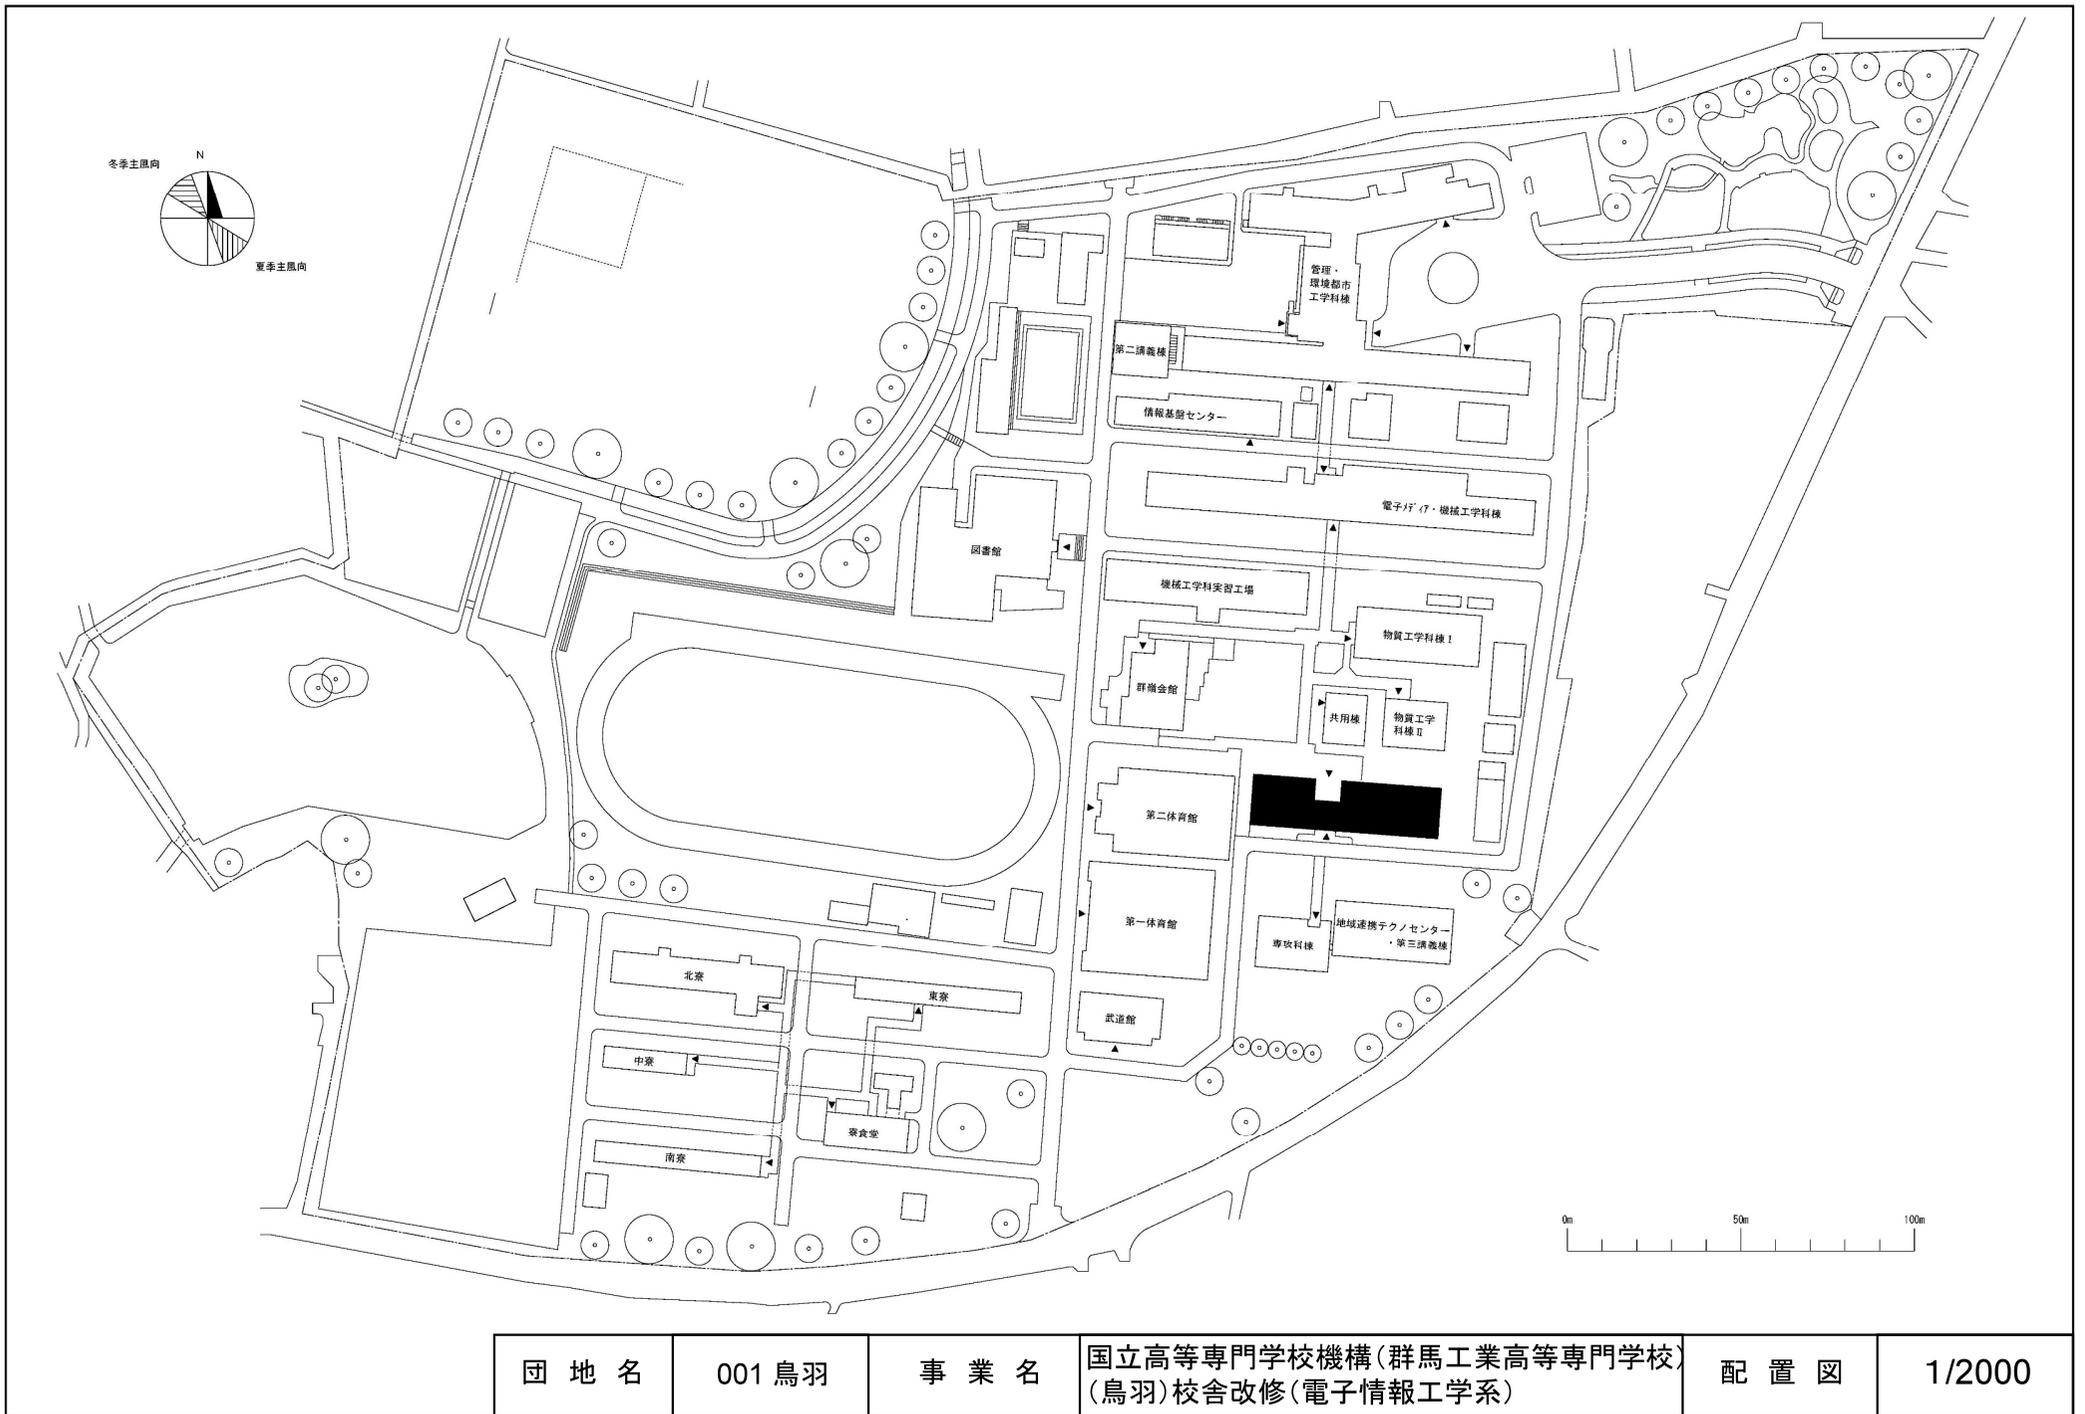


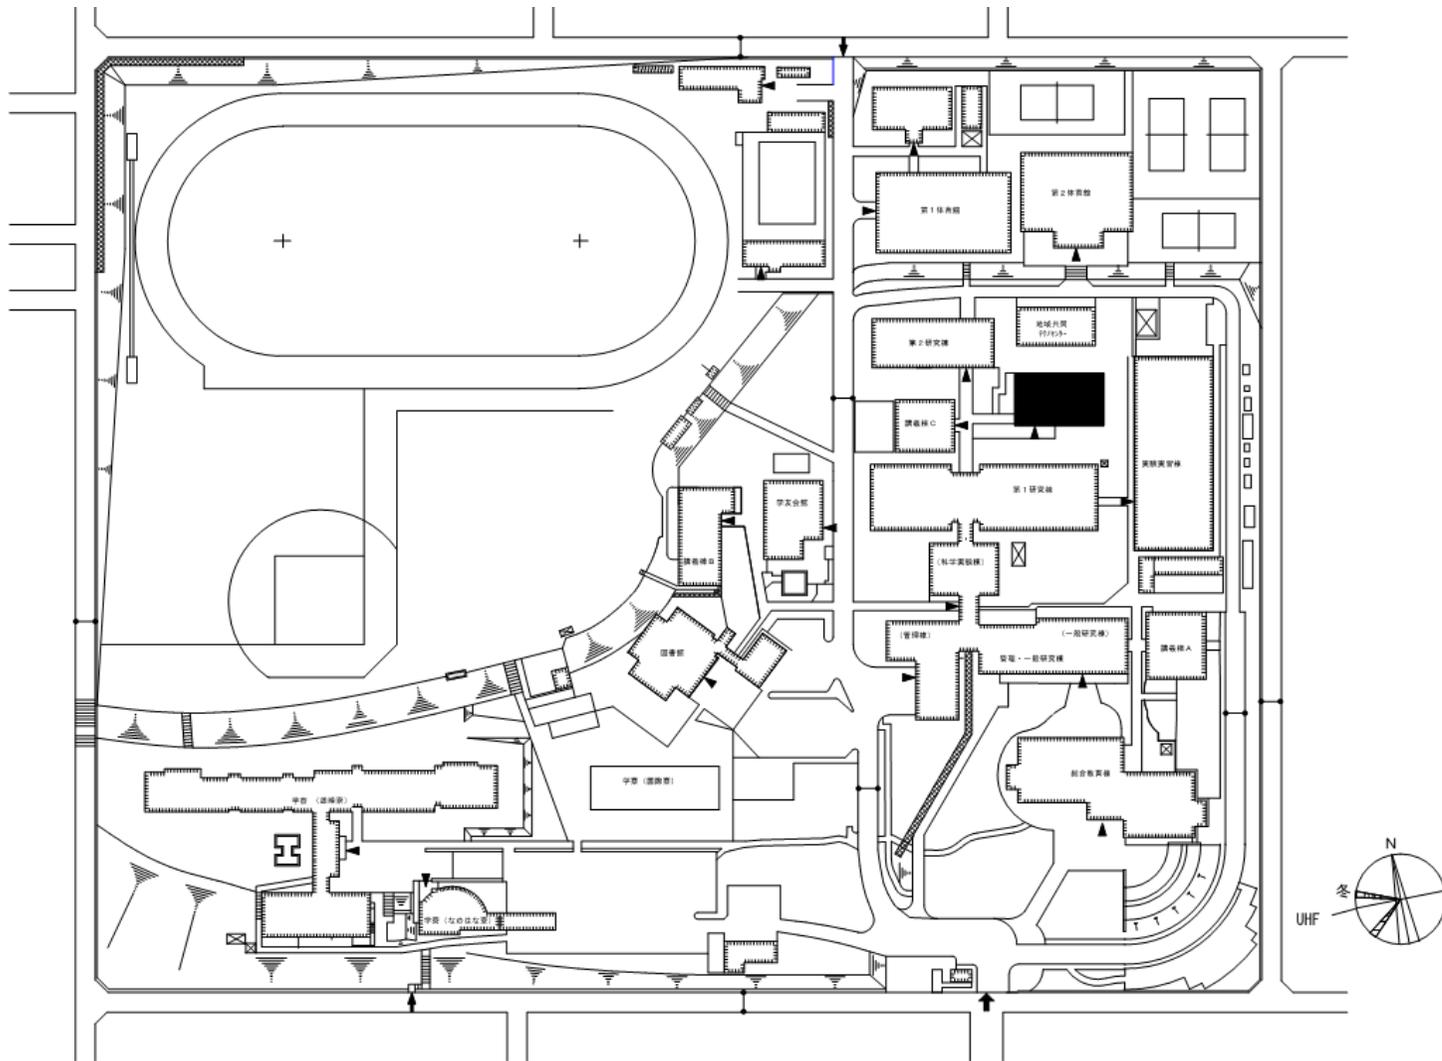


団地名	001 清見台	事業名	国立高等専門学校機構(木更津工業高等専門学校) (清見台)校舎改修(情報工学系)	配置図	1/2,500
-----	---------	-----	---	-----	---------

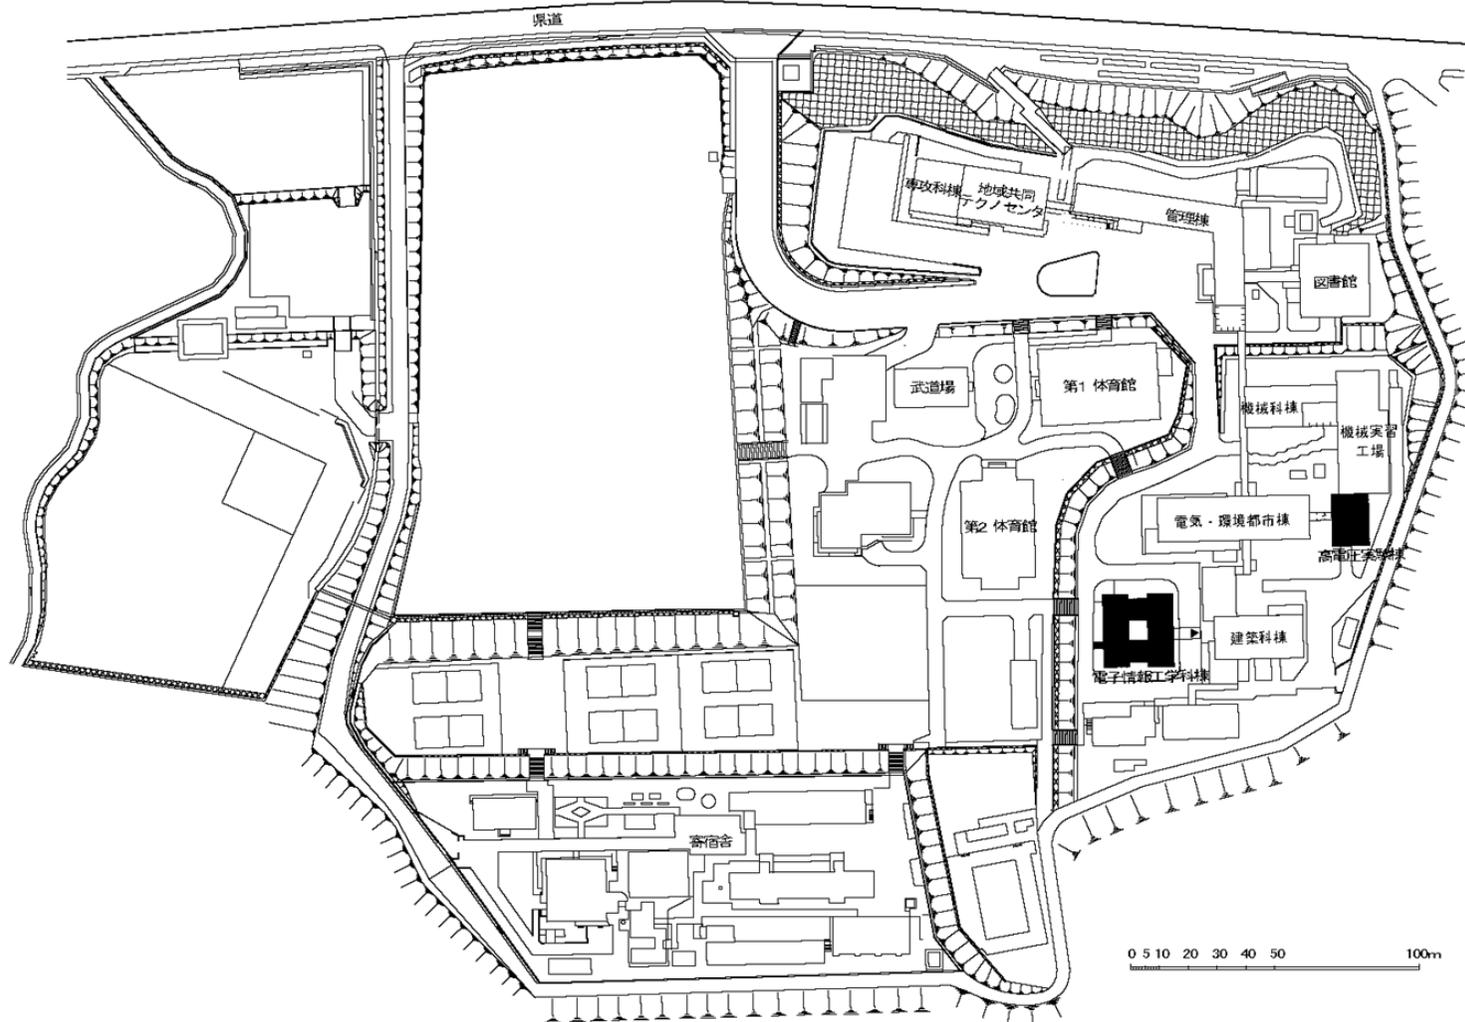


団地名	001 北中条	事業名	国立高等専門学校機構(石川工業高等専門学校) (北中条)校舎改修(電子情報工学系)	配置図	1/2500
-----	---------	-----	--	-----	--------

 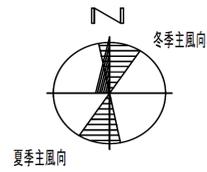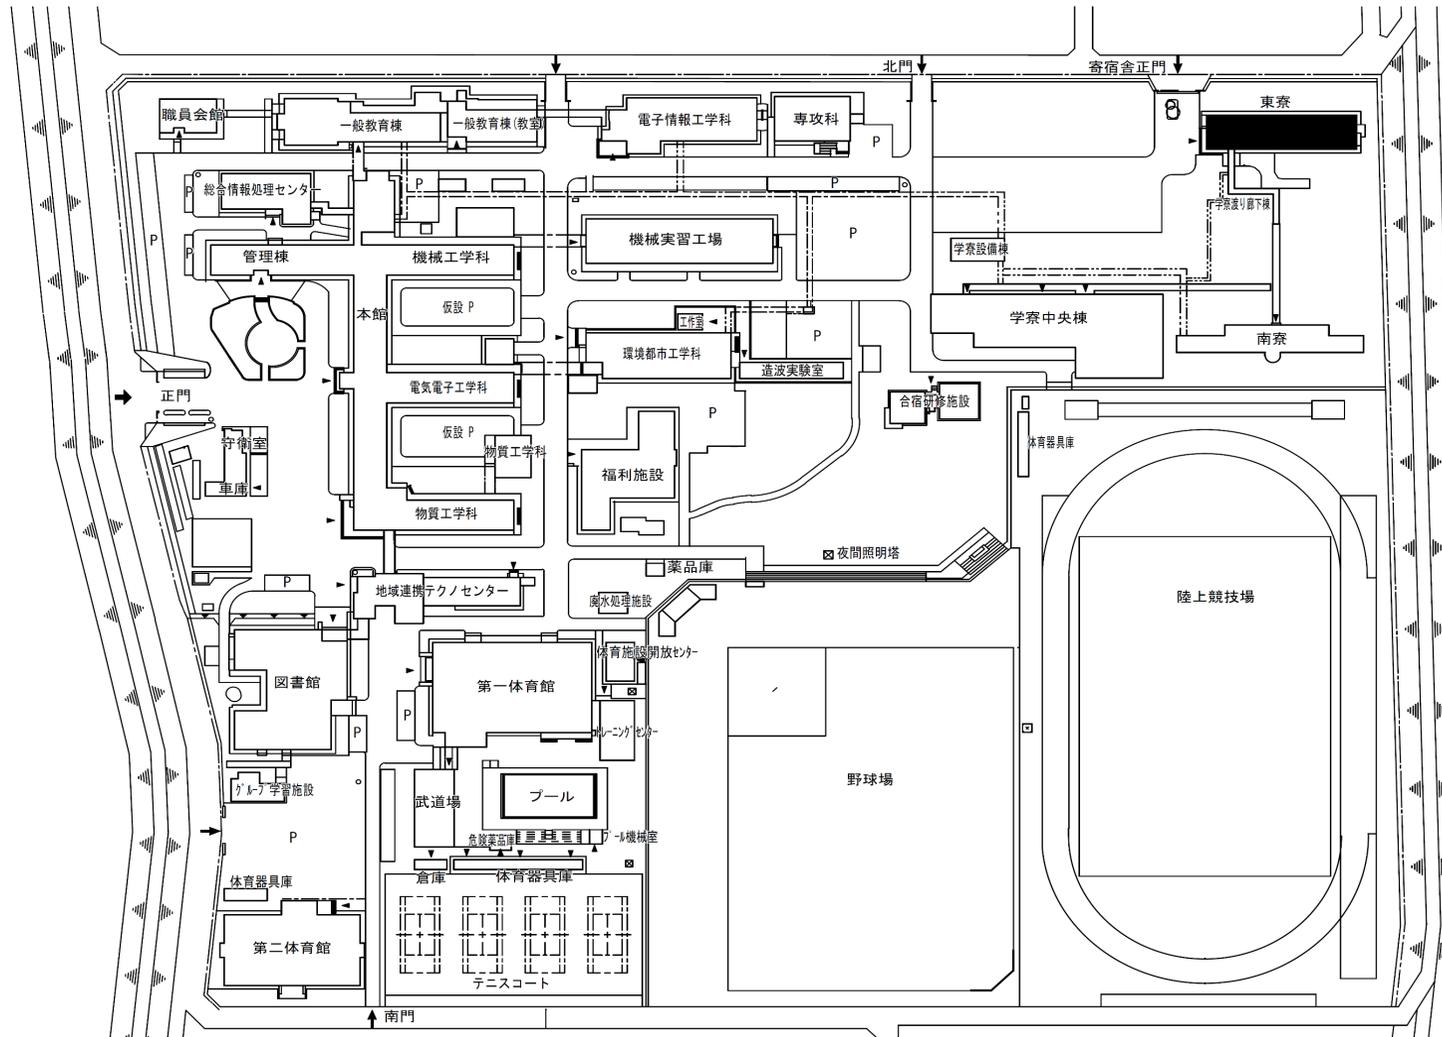


団地名	001 鯖江市下司町	事業名	国立高等専門学校機構(福井工業高等専門学校) (鯖江市下司町)寄宿舎改修	配置図	1/2000
-----	------------	-----	---	-----	--------

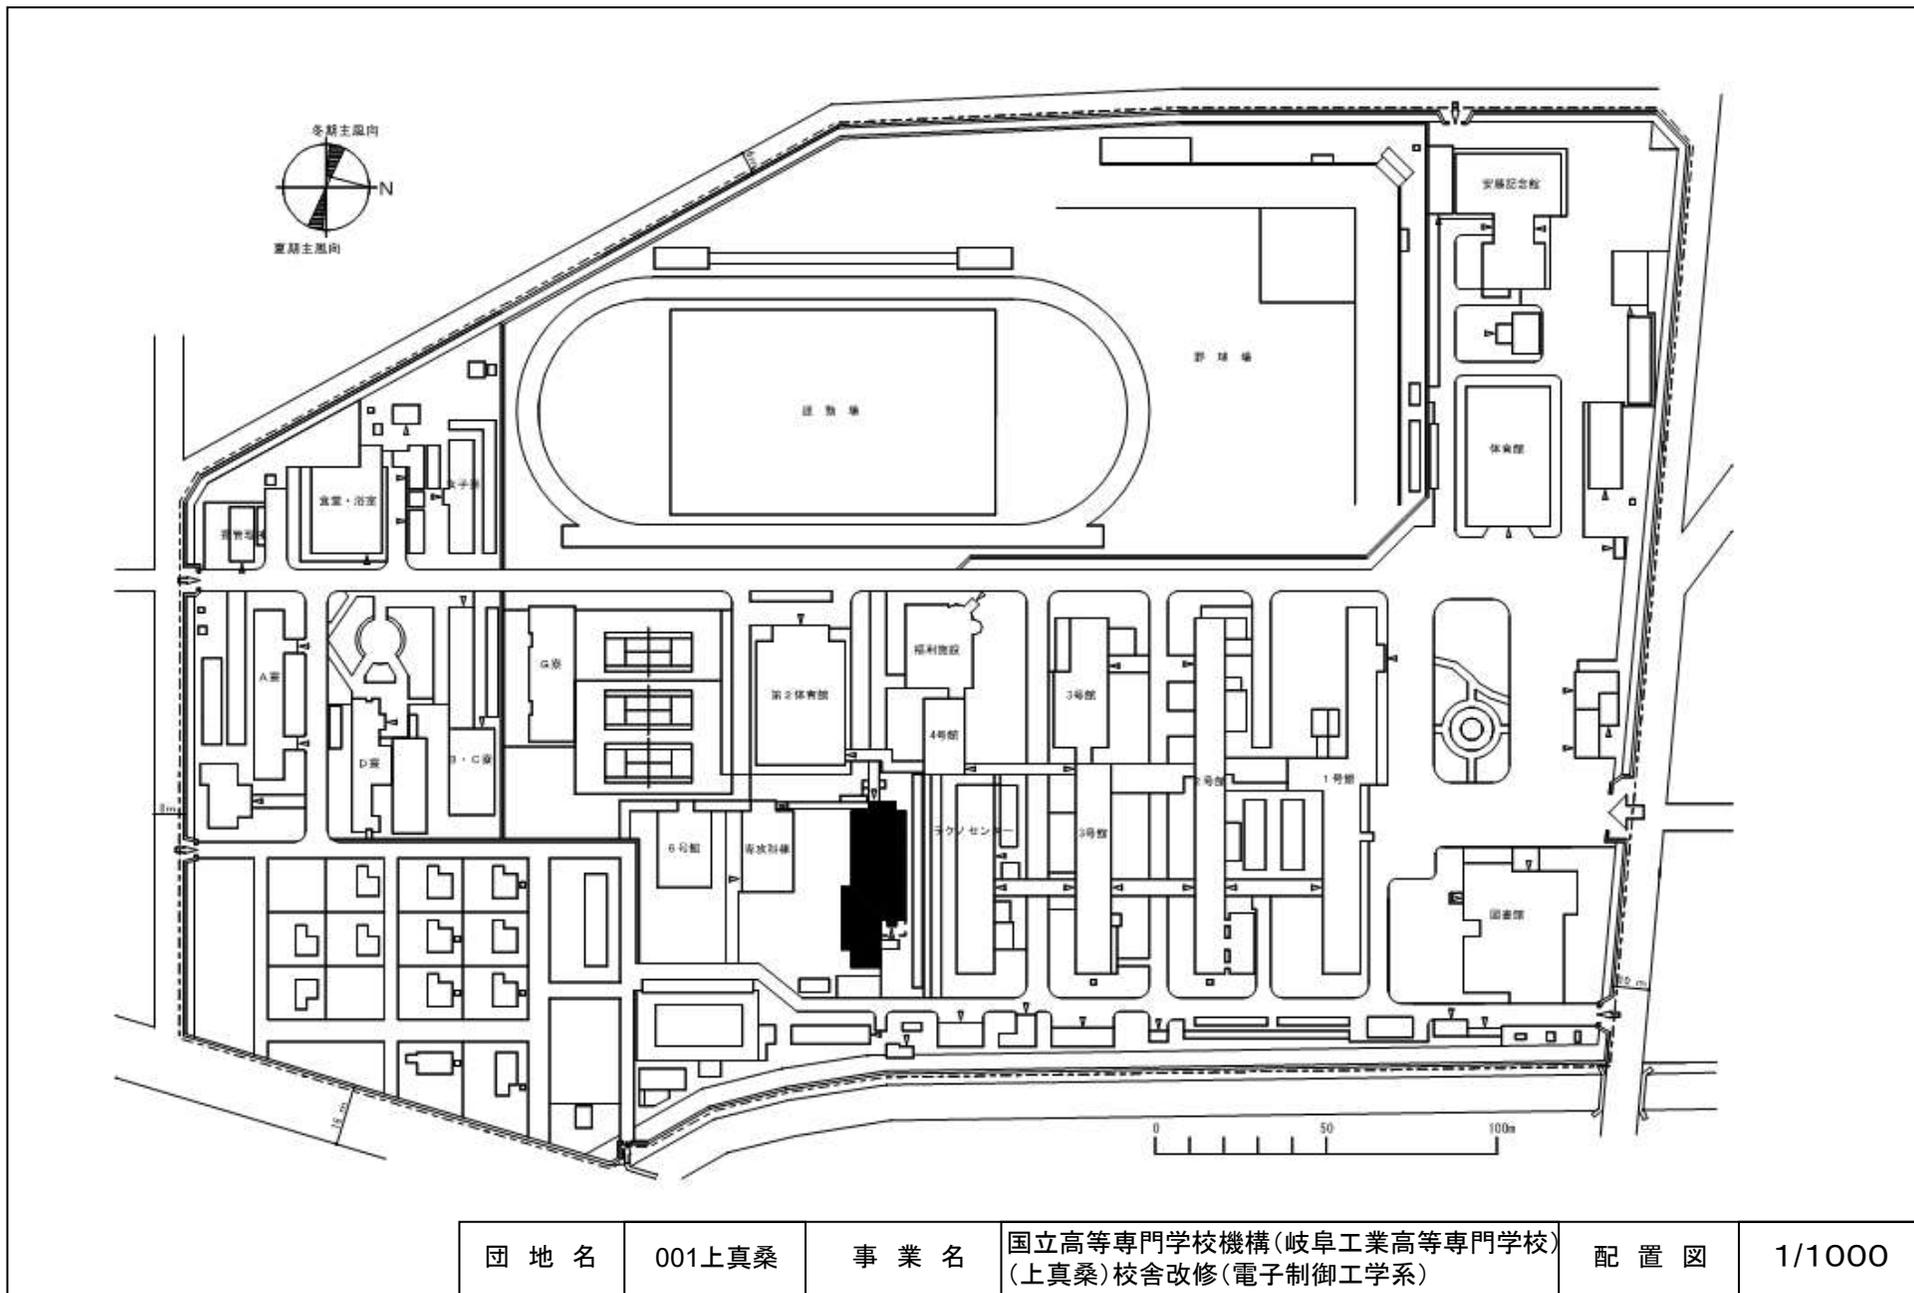


団地名	001上真桑	事業名	国立高等専門学校機構(岐阜工業高等専門学校) (上真桑)校舎改修(電子制御工学系)	配置図	1/1000
-----	--------	-----	--	-----	--------

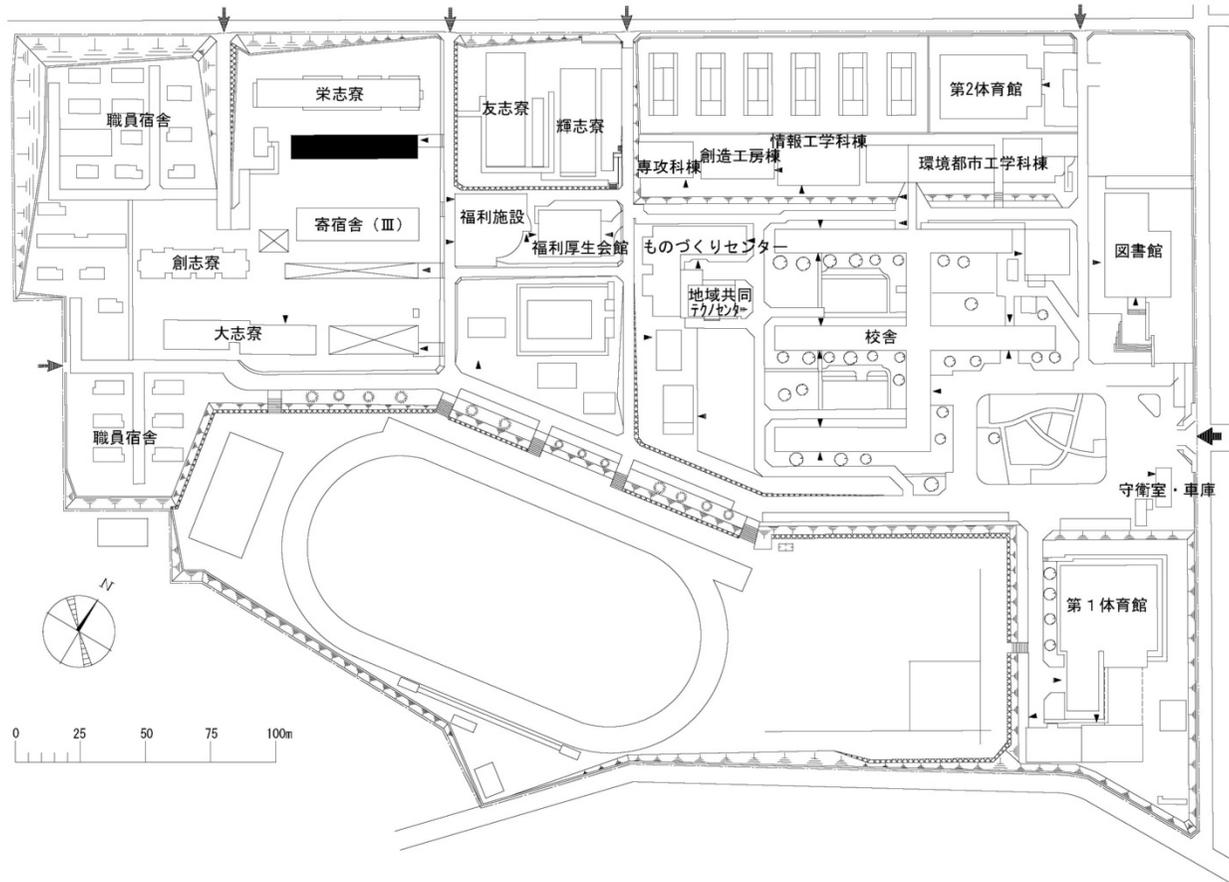


団地名	001 栄生町	事業名	国立高等専門学校機構(豊田工業高等専門学校) (栄生町)寄宿舎改築	配置図	1/2, 500
-----	---------	-----	--------------------------------------	-----	----------

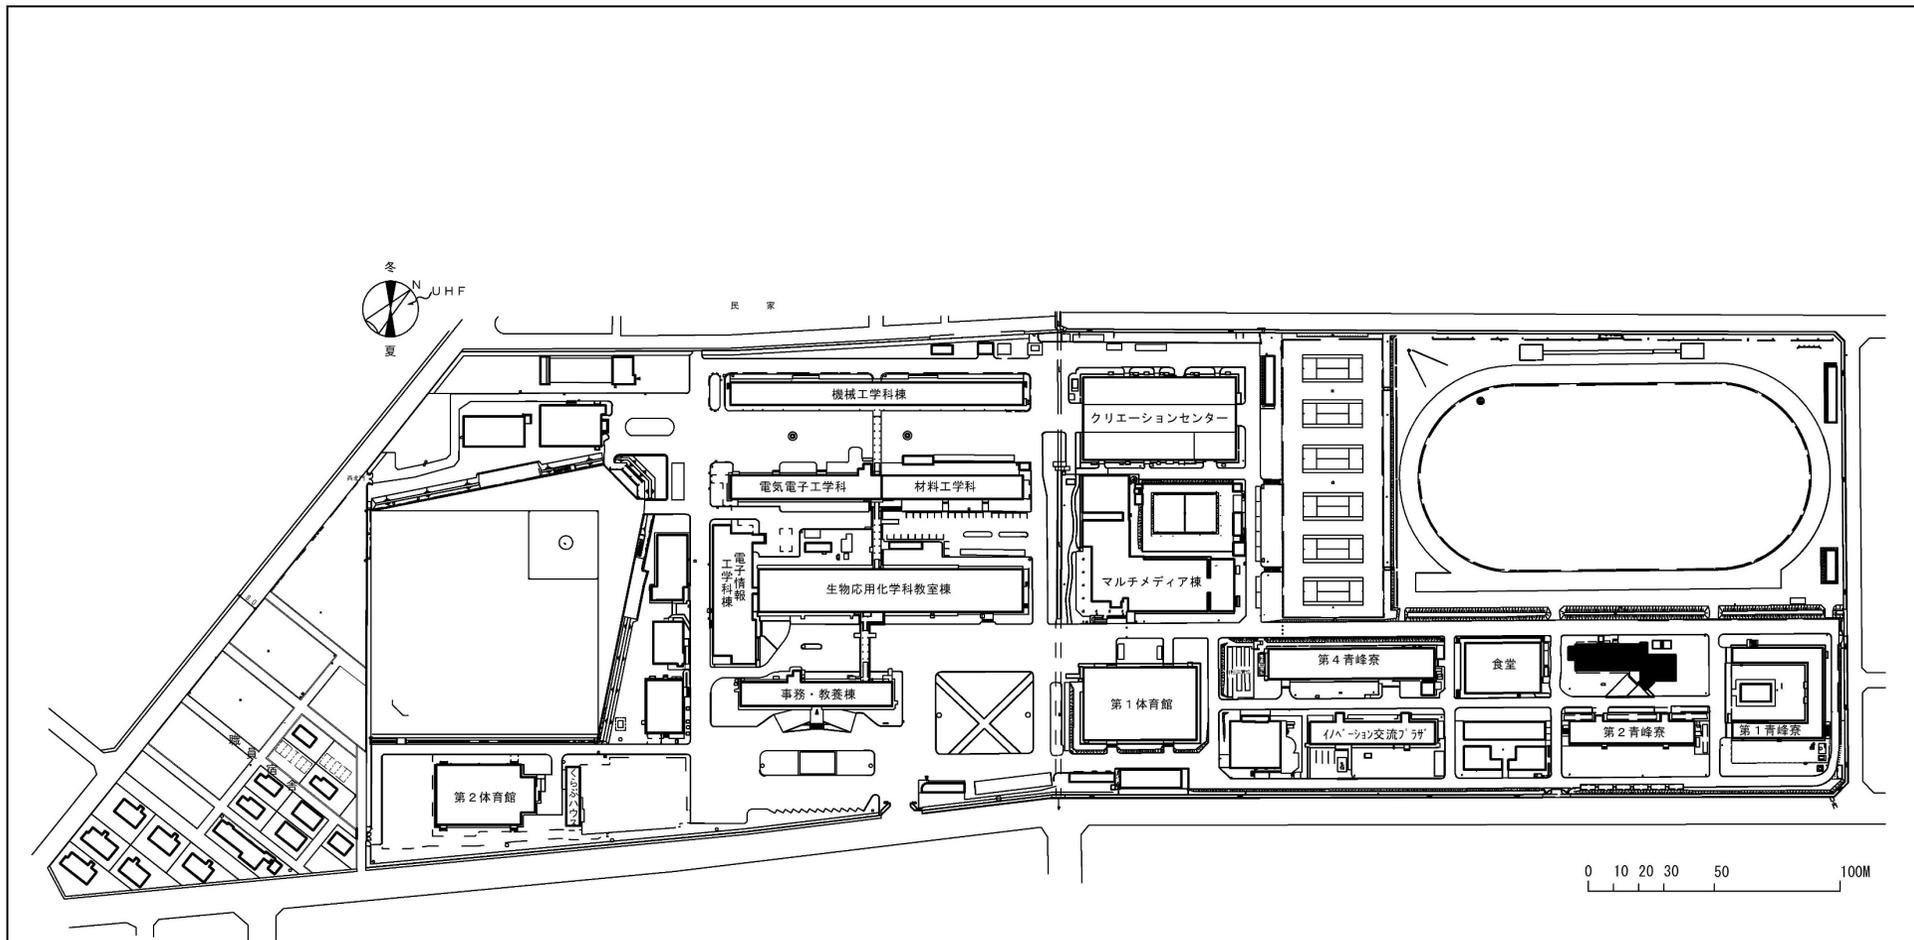


団地名	001 白子町	事業名	国立高等専門学校機構(鈴鹿工業高等専門学校) (白子町)混住型学生寮改修	配置図	1/3000
-----	---------	-----	---	-----	--------

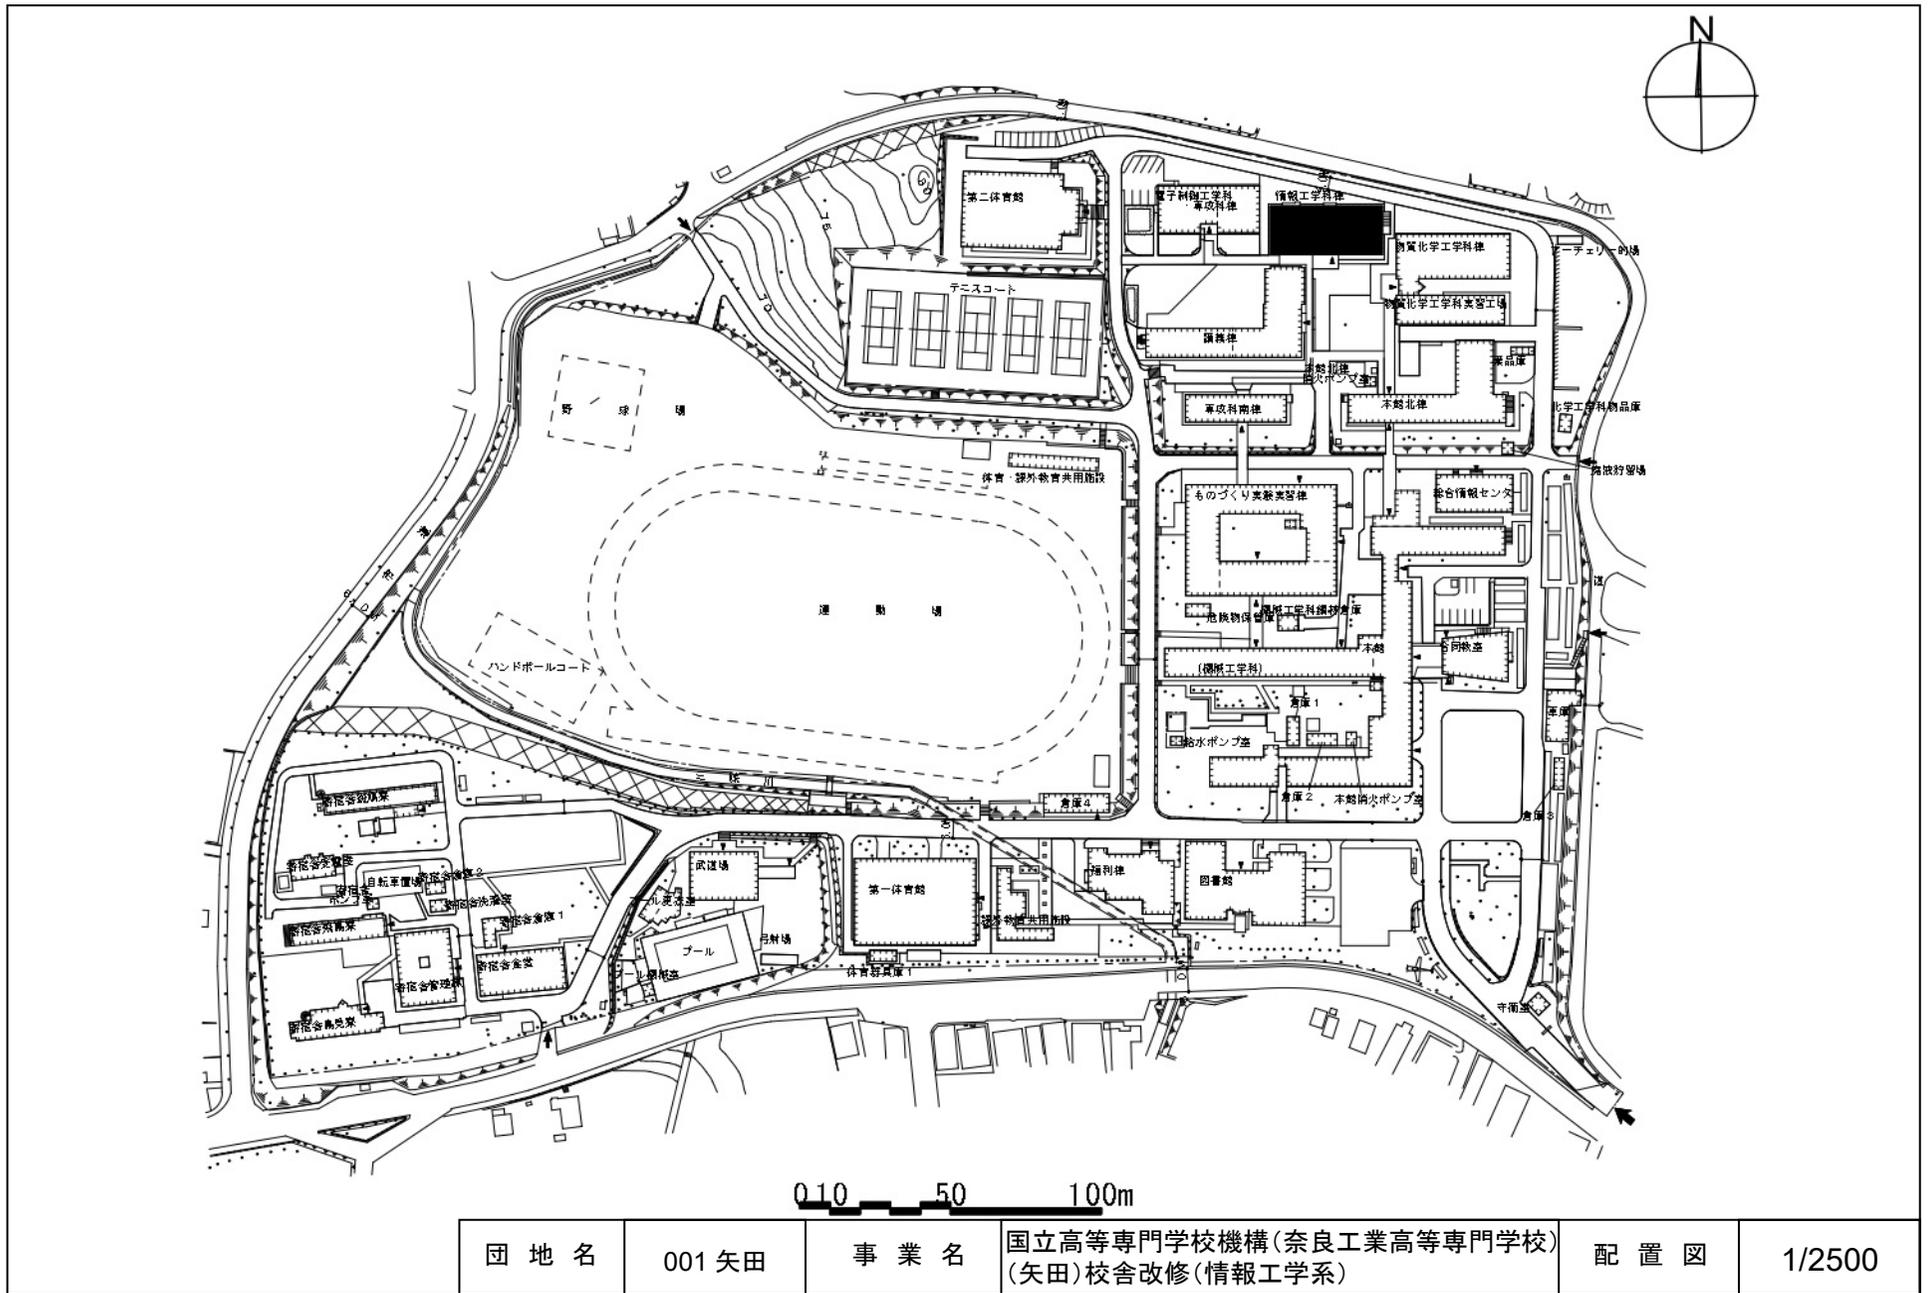


団地名	001 矢田	事業名	国立高等専門学校機構(奈良工業高等専門学校) (矢田)校舎改修(情報工学系)	配置図	1/2500
-----	--------	-----	---	-----	--------

 


縮尺 S:1/2000

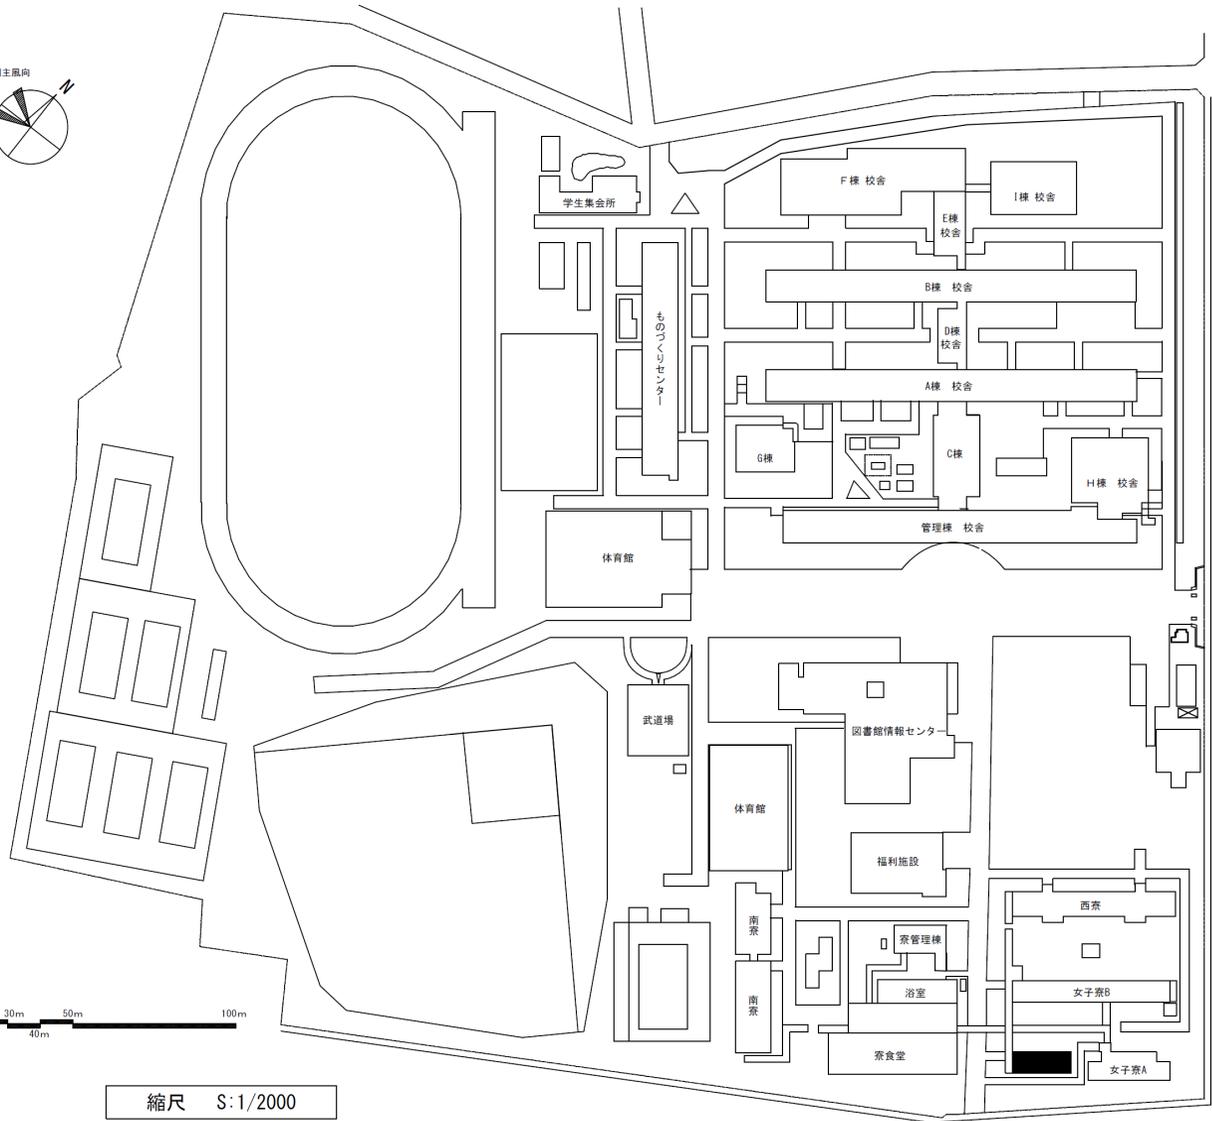


団地名	001彦名	事業名	国立高等専門学校機構(米子工業高等専門学校) (彦名)寄宿舎改修	配置図	1/2000
-----	-------	-----	-------------------------------------	-----	--------

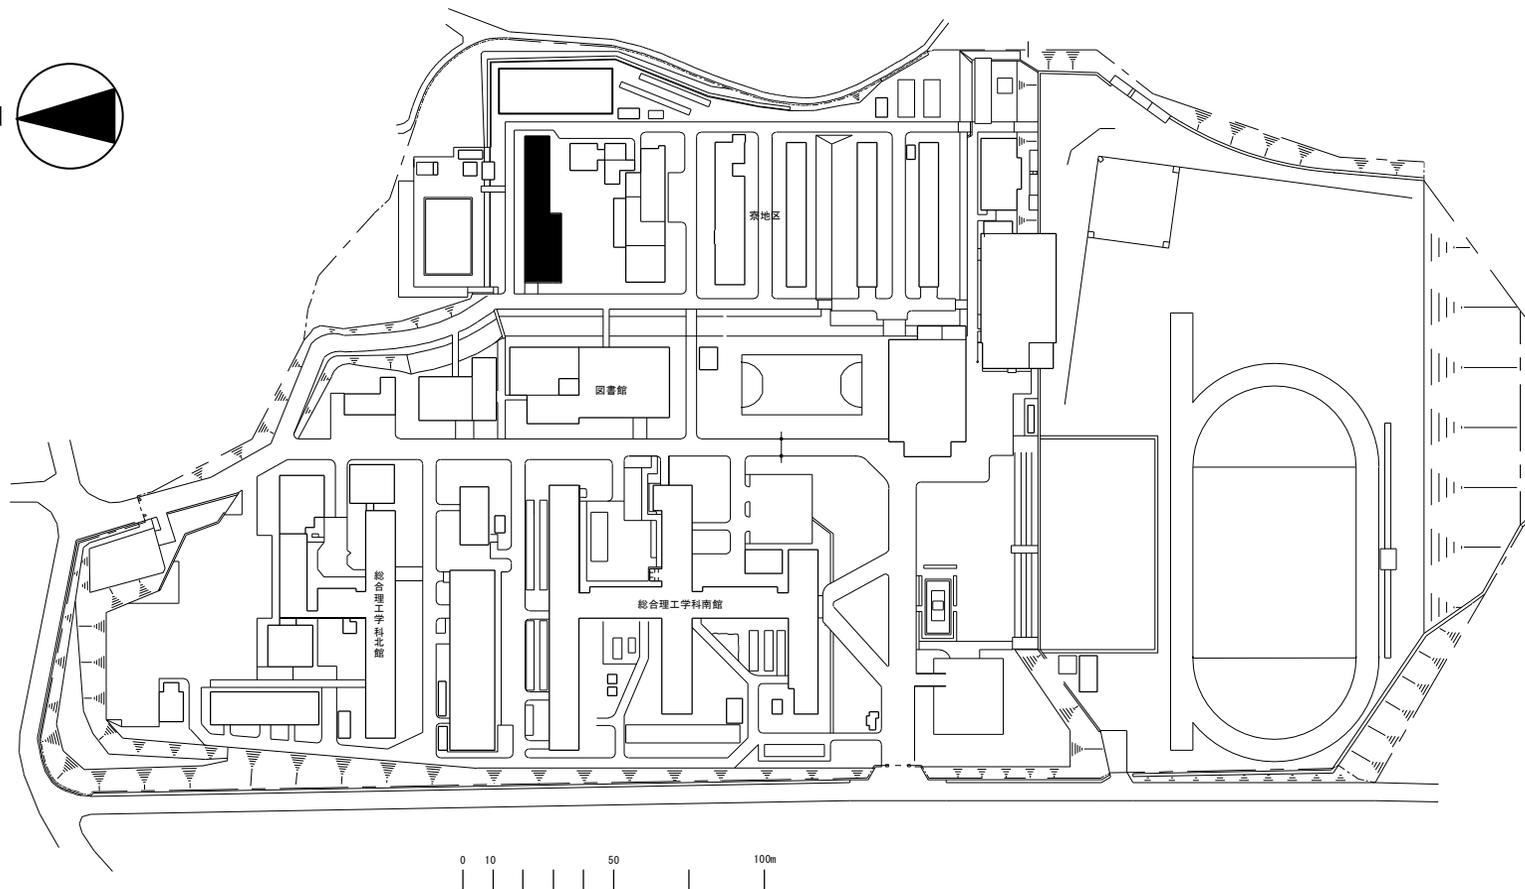


団地名	001沼	事業名	国立高等専門学校機構(津山工業高等専門学校) (沼)寄宿舍改修	配置図	1/2500
-----	------	-----	------------------------------------	-----	--------

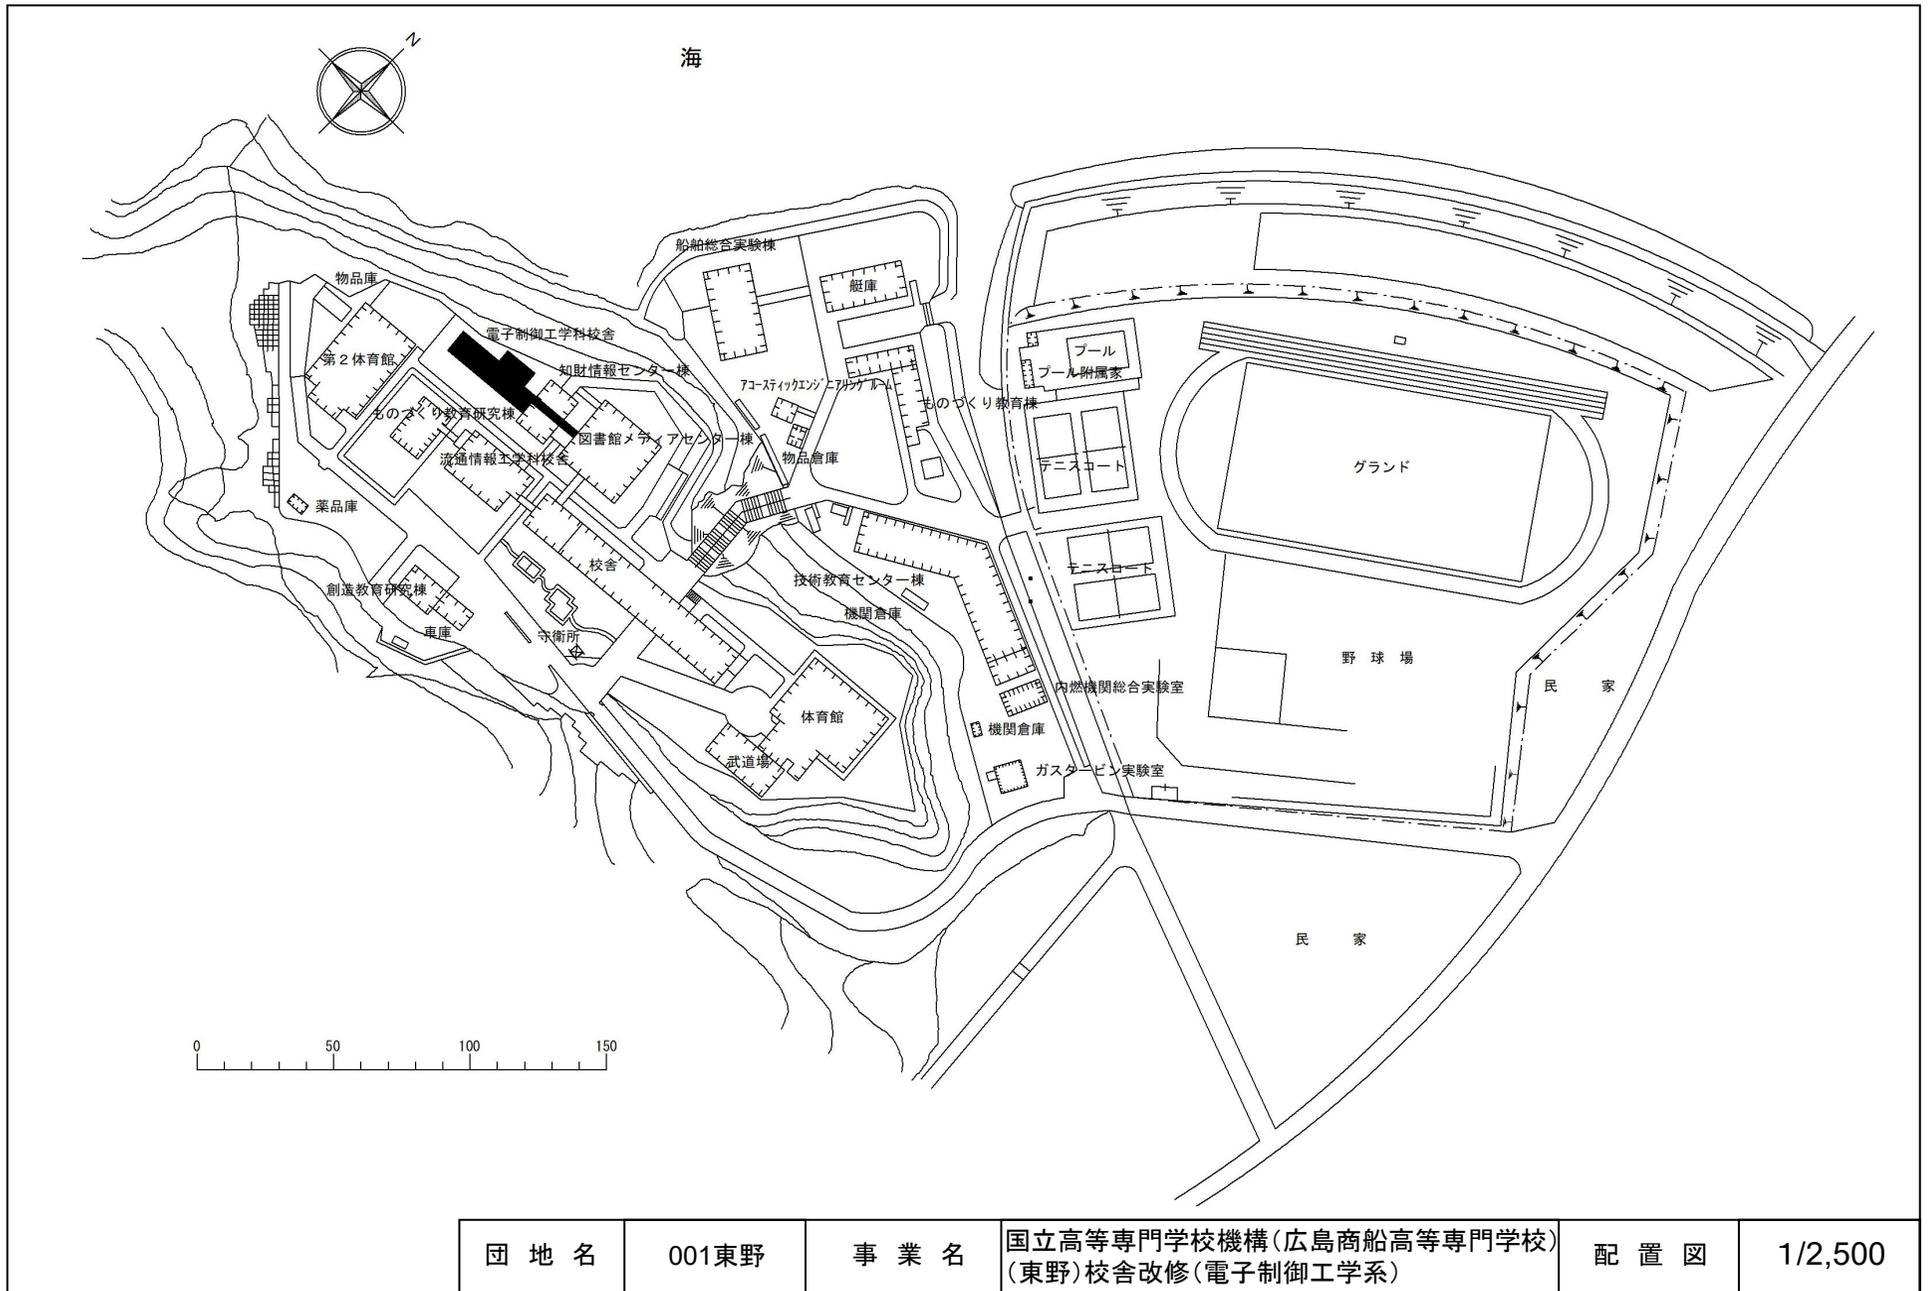


団地名	001東野	事業名	国立高等専門学校機構(広島商船高等専門学校) (東野)校舎改修(電子制御工学系)	配置図	1/2,500
-----	-------	-----	---	-----	---------

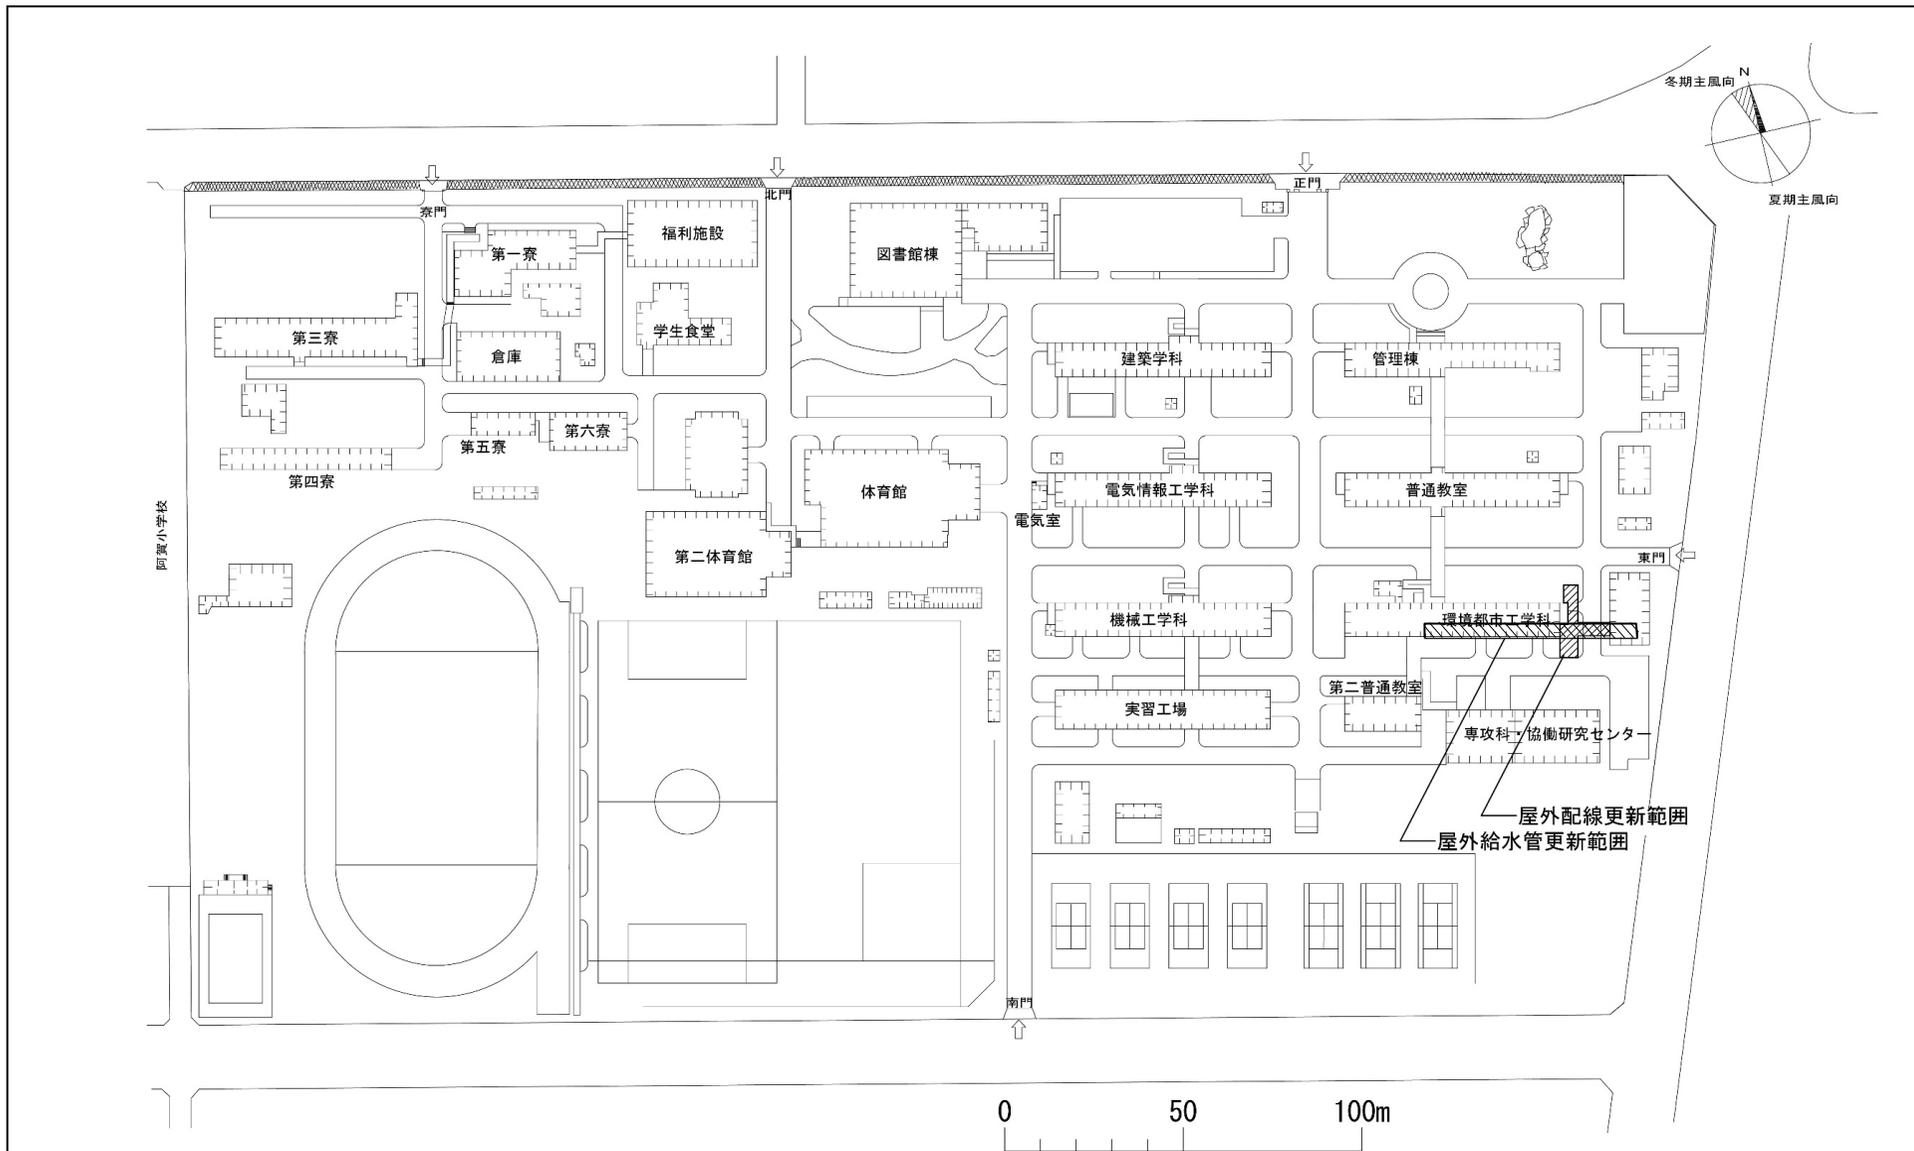


団地名	001 豊栄	事業名	国立高等専門学校機構(呉工業高等専門学校) (豊栄)ライフライン再生(給排水設備等)	配置図	1/2,000
-----	--------	-----	---	-----	---------

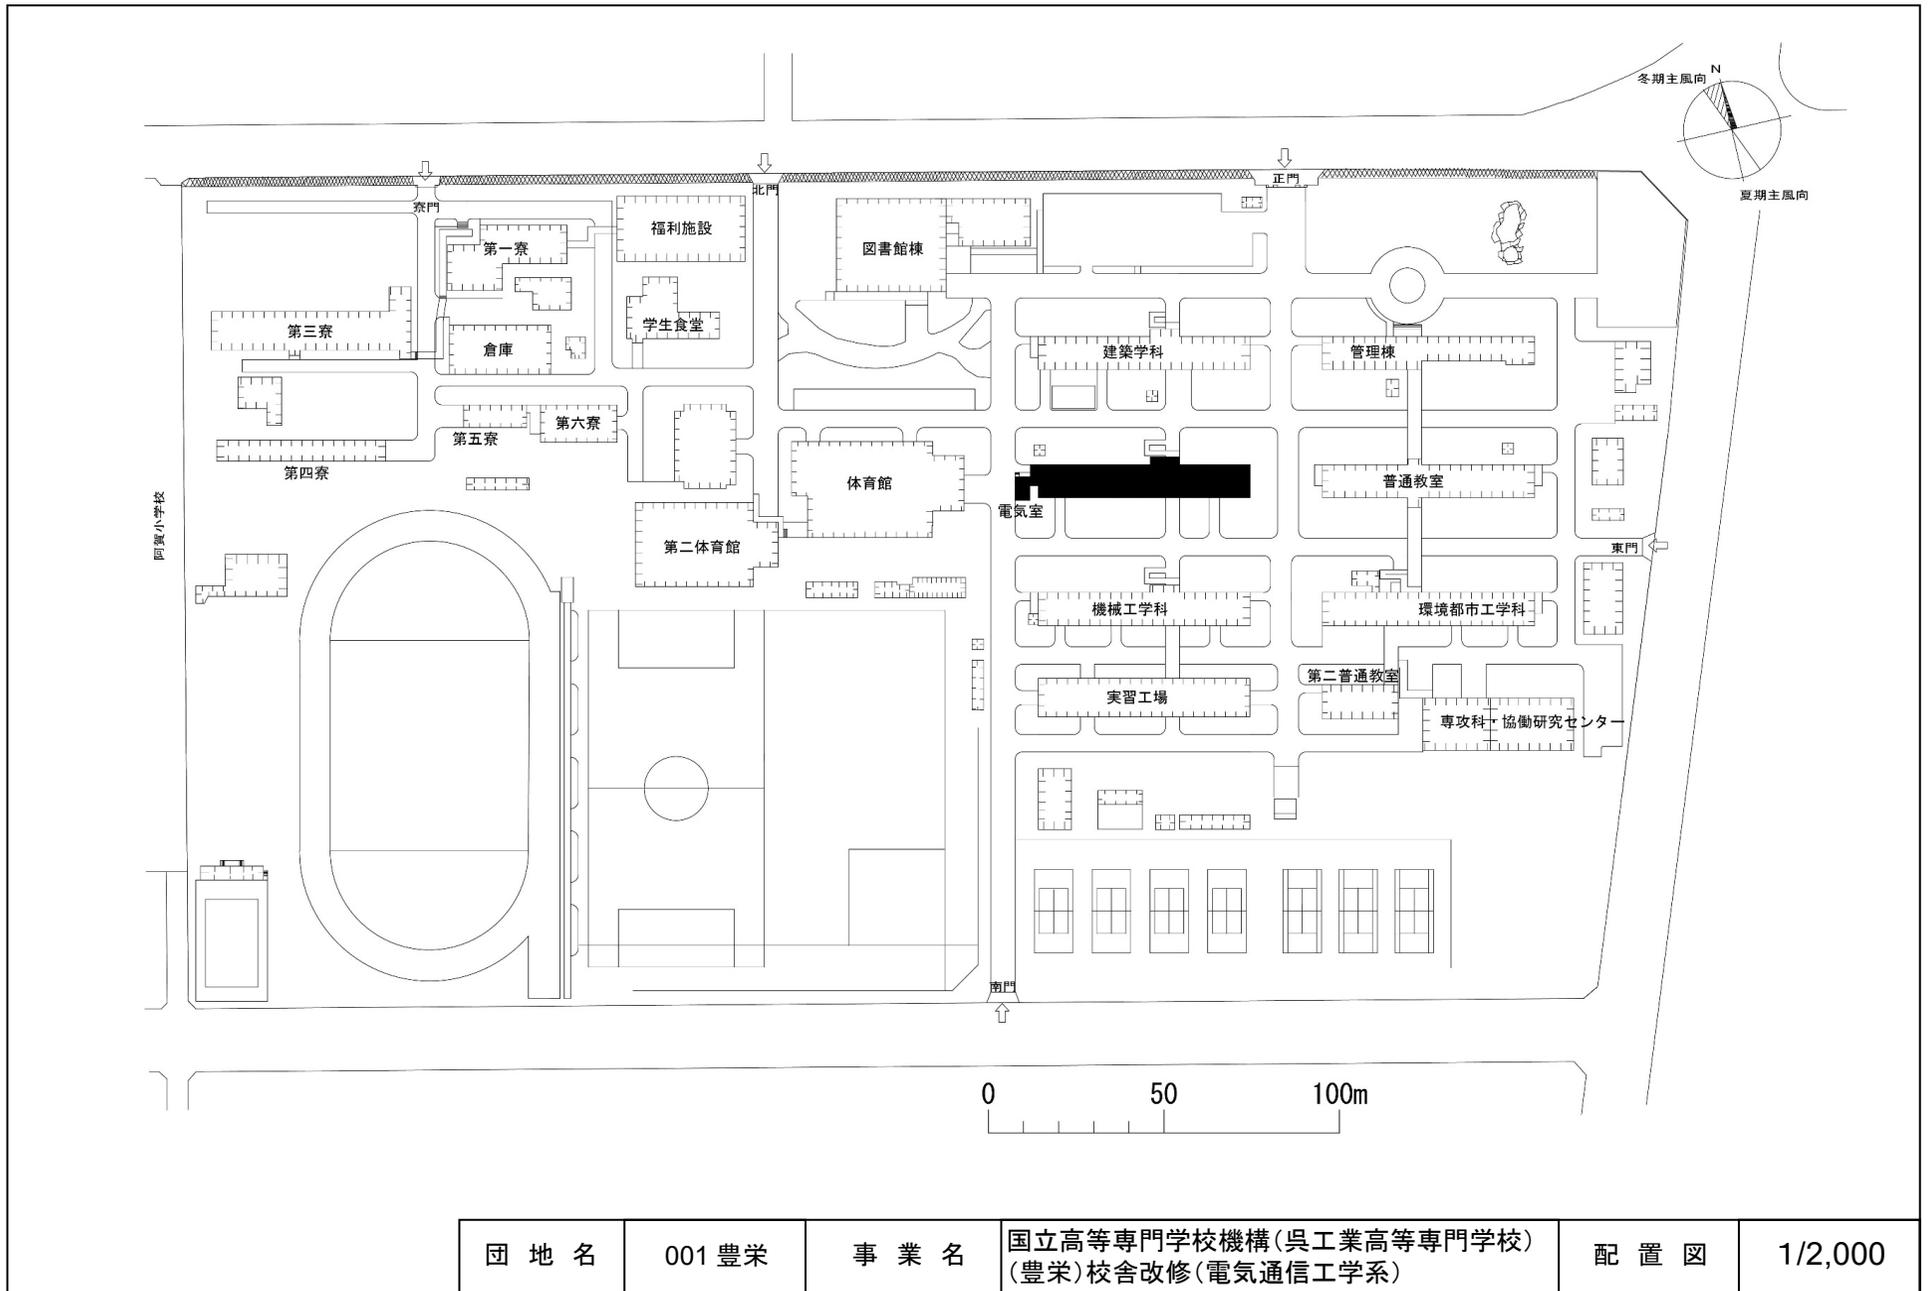


団地名	001 豊栄	事業名	国立高等専門学校機構(呉工業高等専門学校) (豊栄)校舎改修(電気通信工学系)	配置図	1/2,000
-----	--------	-----	--	-----	---------

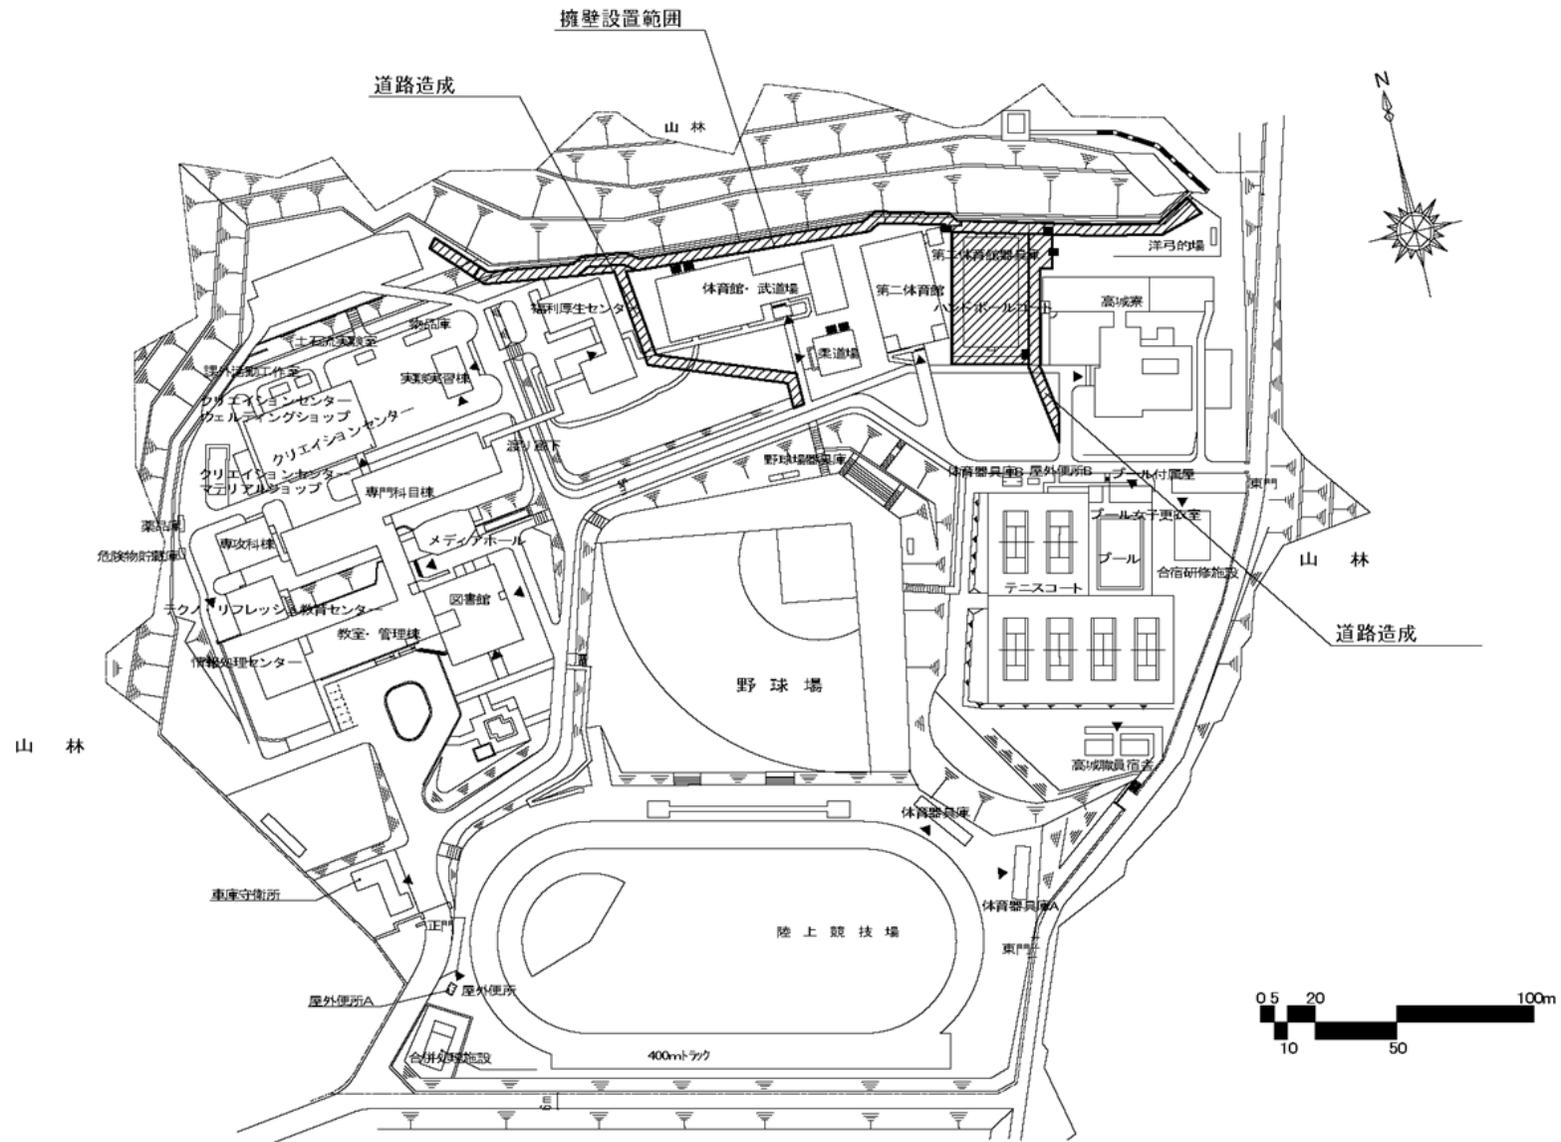


団地名	001 高城	事業名	国立高等専門学校機構(徳山工業高等専門学校) (高城)基幹・環境整備(急傾斜地安全対策)	配置図	1/2500
-----	--------	-----	---	-----	--------

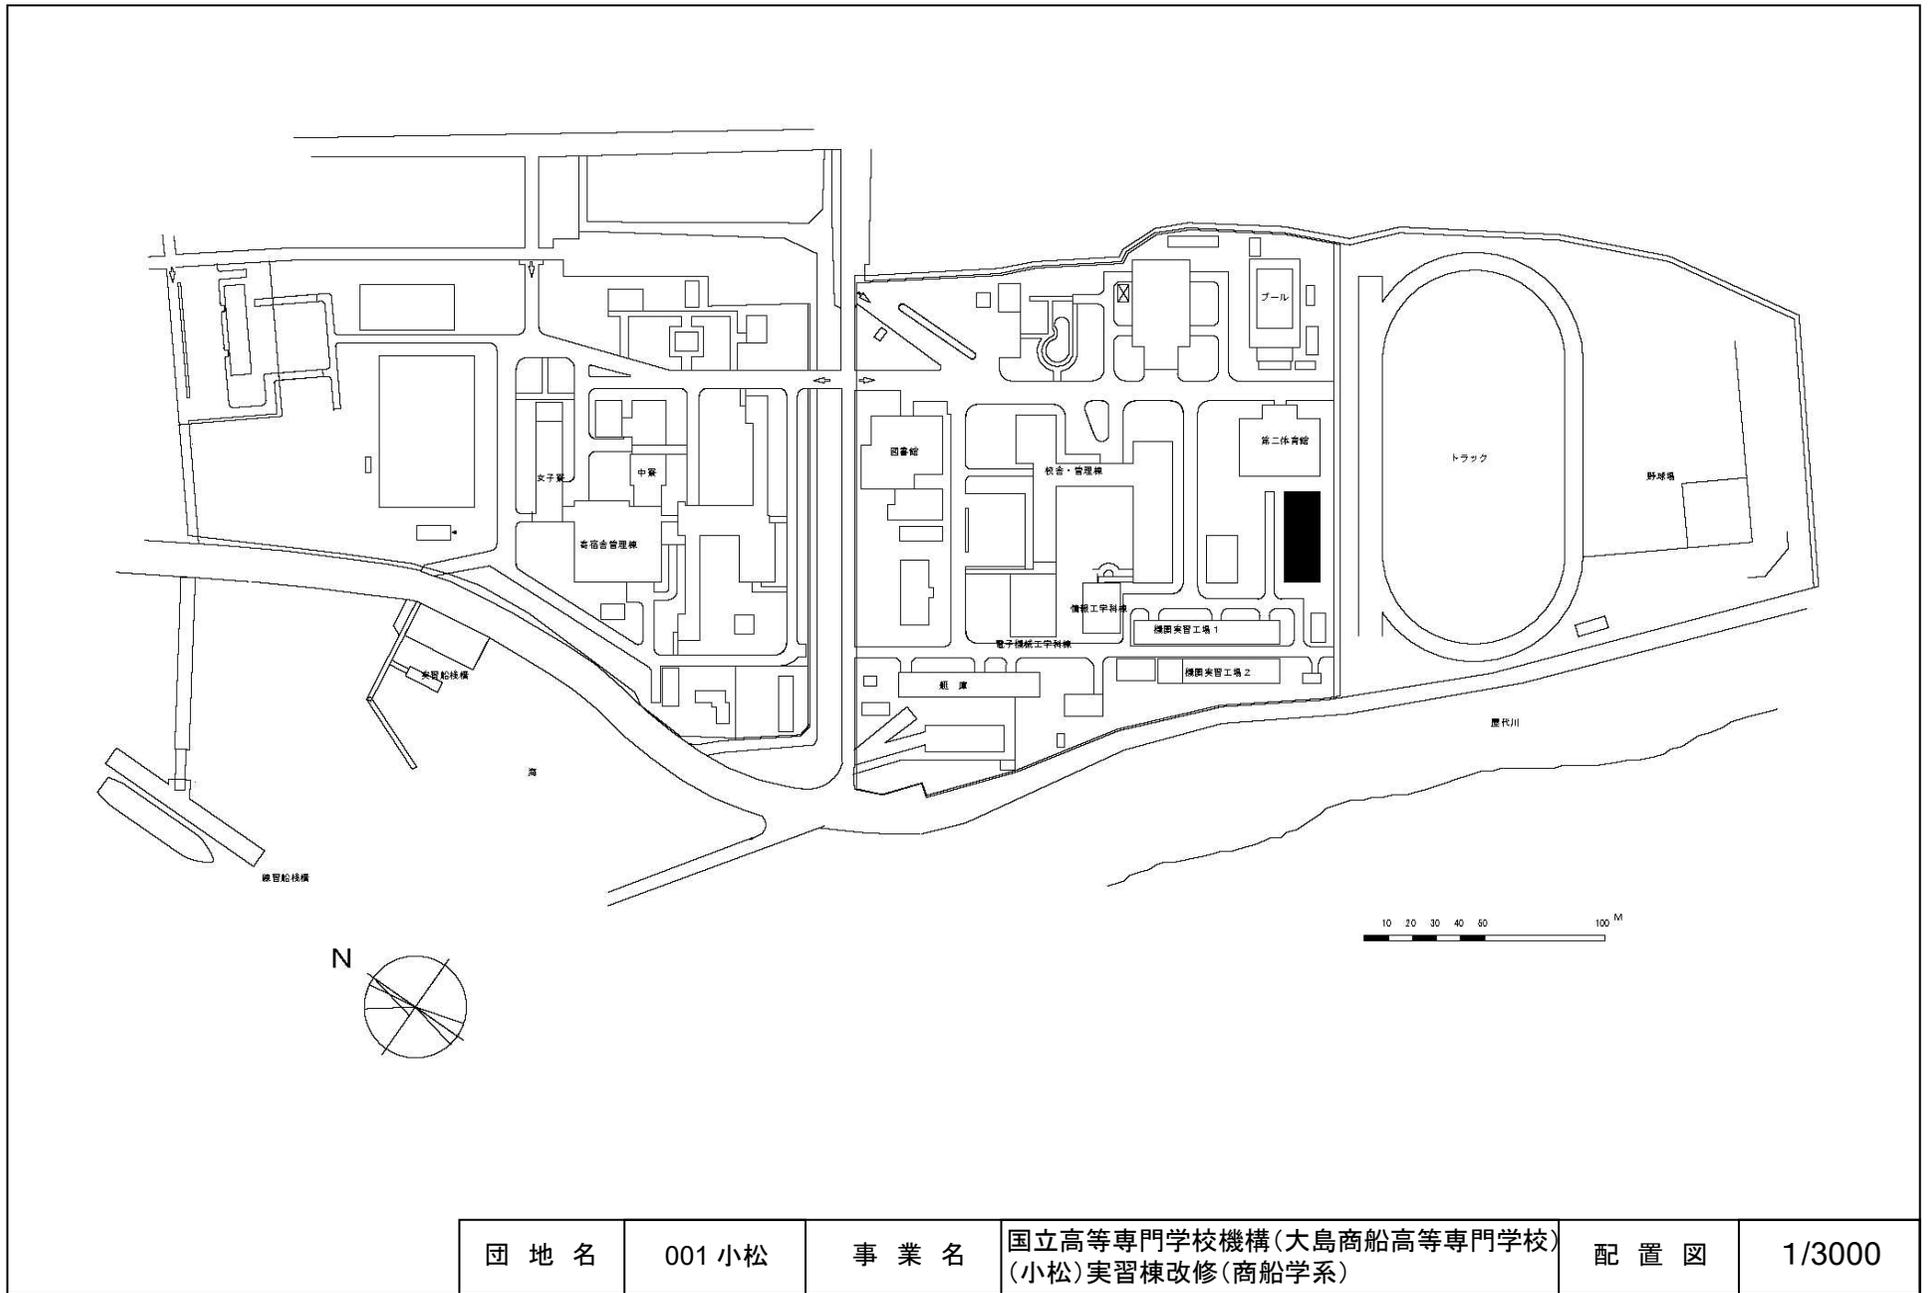


団地名	001 小松	事業名	国立高等専門学校機構(大島商船高等専門学校) (小松)実習棟改修(商船学系)	配置図	1/3000
-----	--------	-----	---	-----	--------

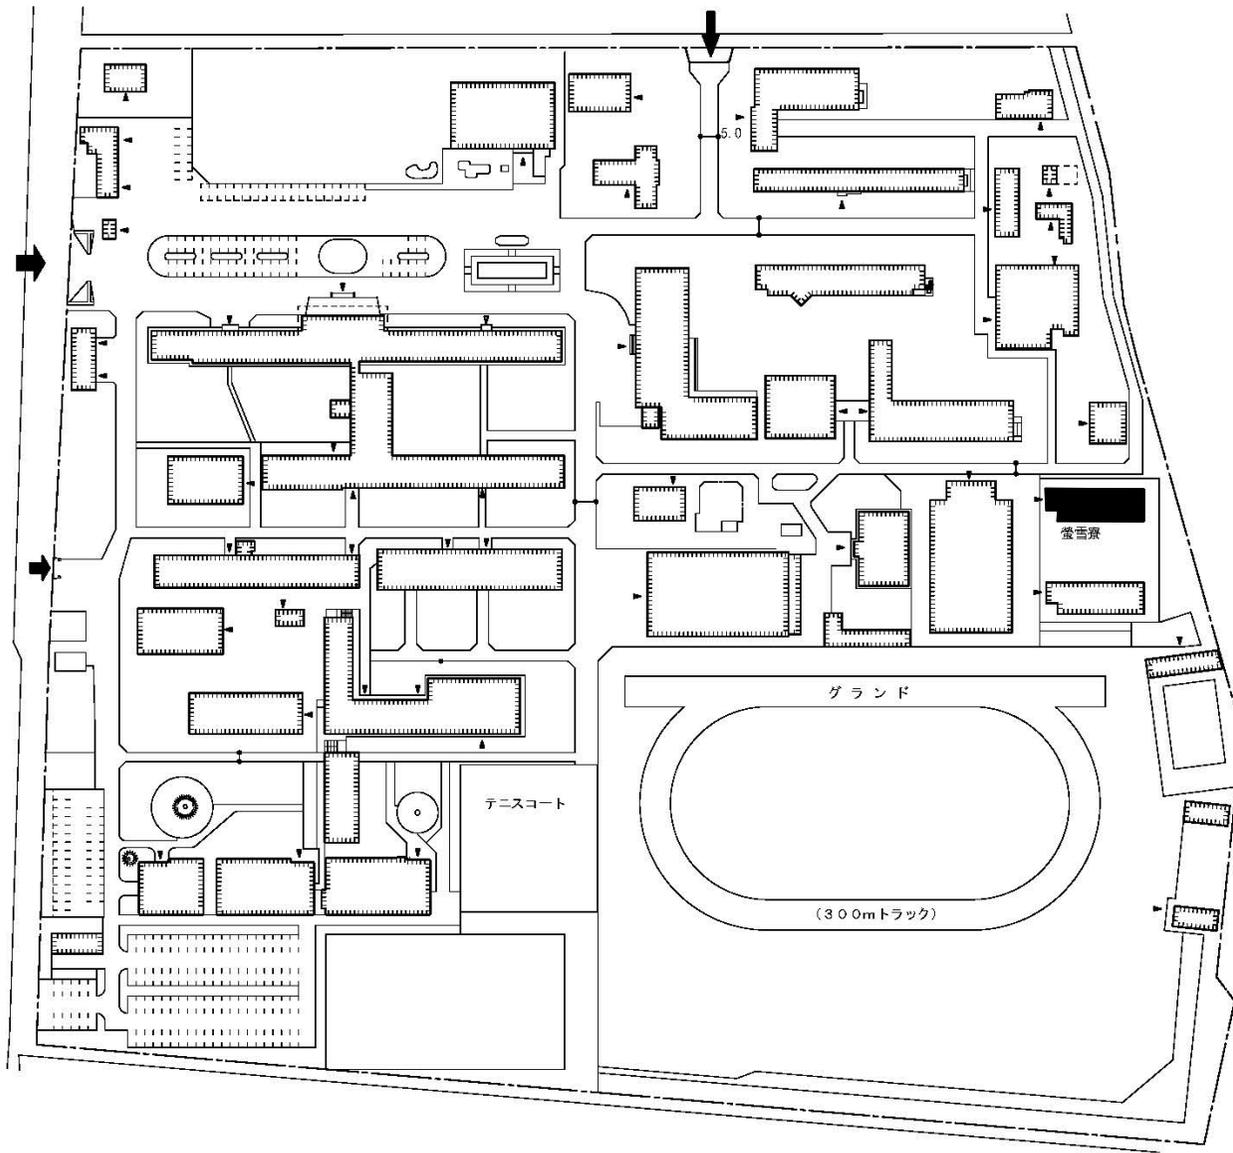


団地名	001八雲	事業名	国立高等専門学校機構(新居浜工業高等専門学校) (八雲)寄宿舎改修	配置図	1/2000
-----	-------	-----	--------------------------------------	-----	--------

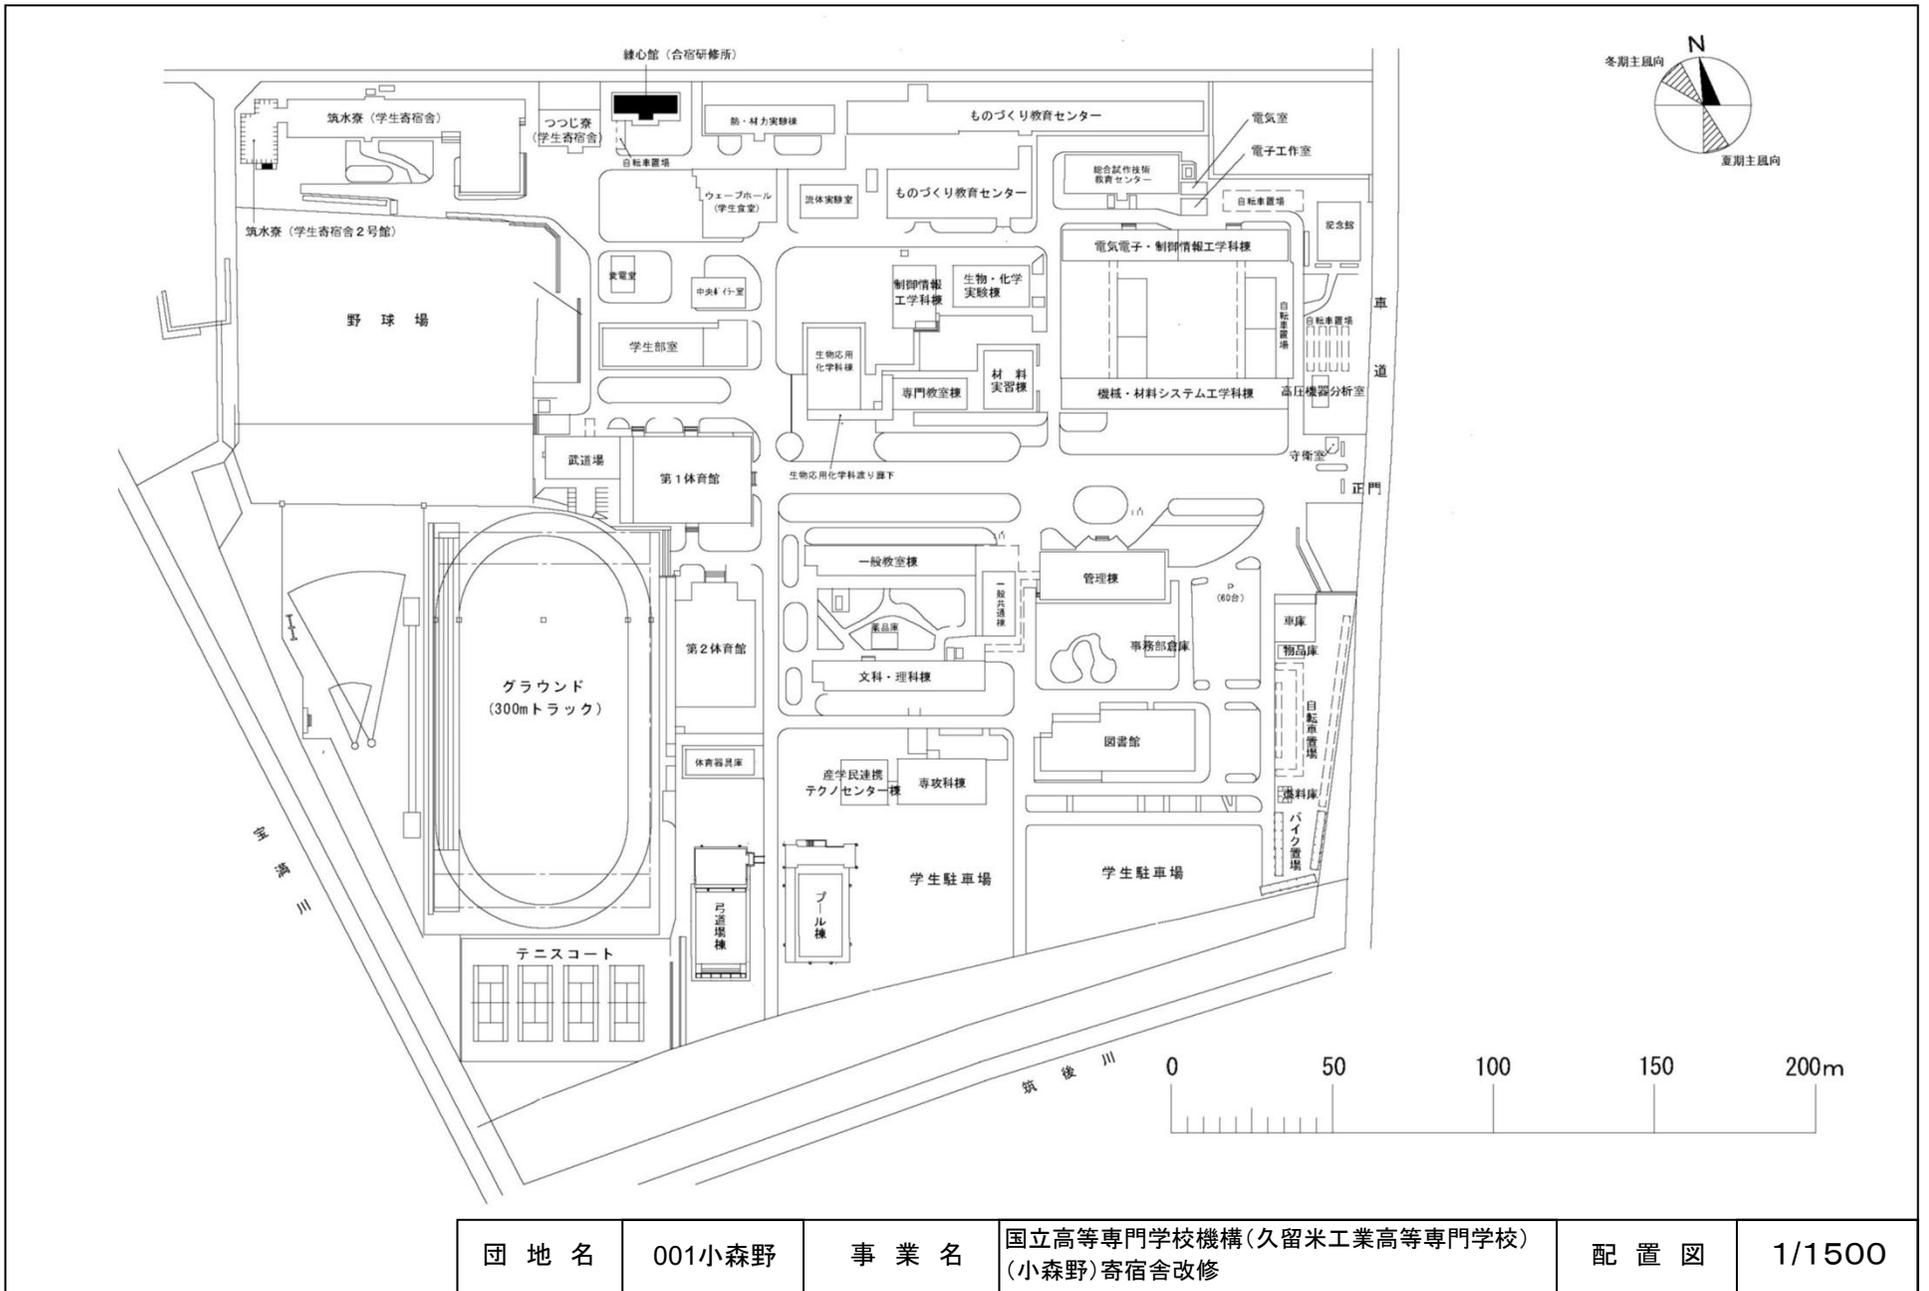


団地名	001小森野	事業名	国立高等専門学校機構(久留米工業高等専門学校) (小森野)寄宿舎改修	配置図	1/1500
-----	--------	-----	---------------------------------------	-----	--------

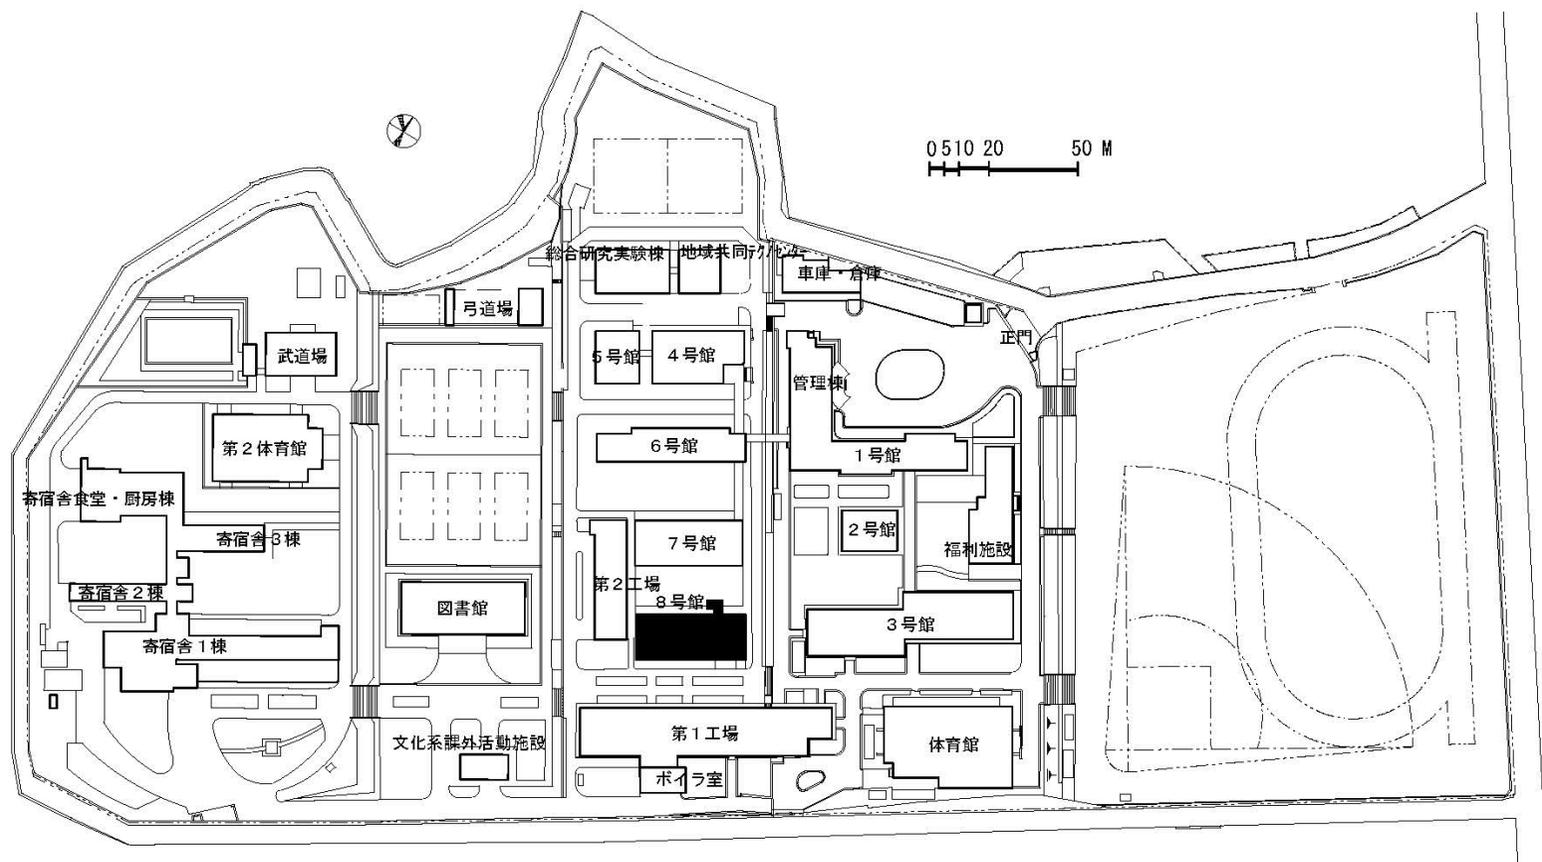


団地名	001 志井	事業名	国立高等専門学校機構(北九州工業高等専門学校) (志井)校舎改修(知能ロボットシステム系)	配置図	1/2, 300
-----	--------	-----	--	-----	----------

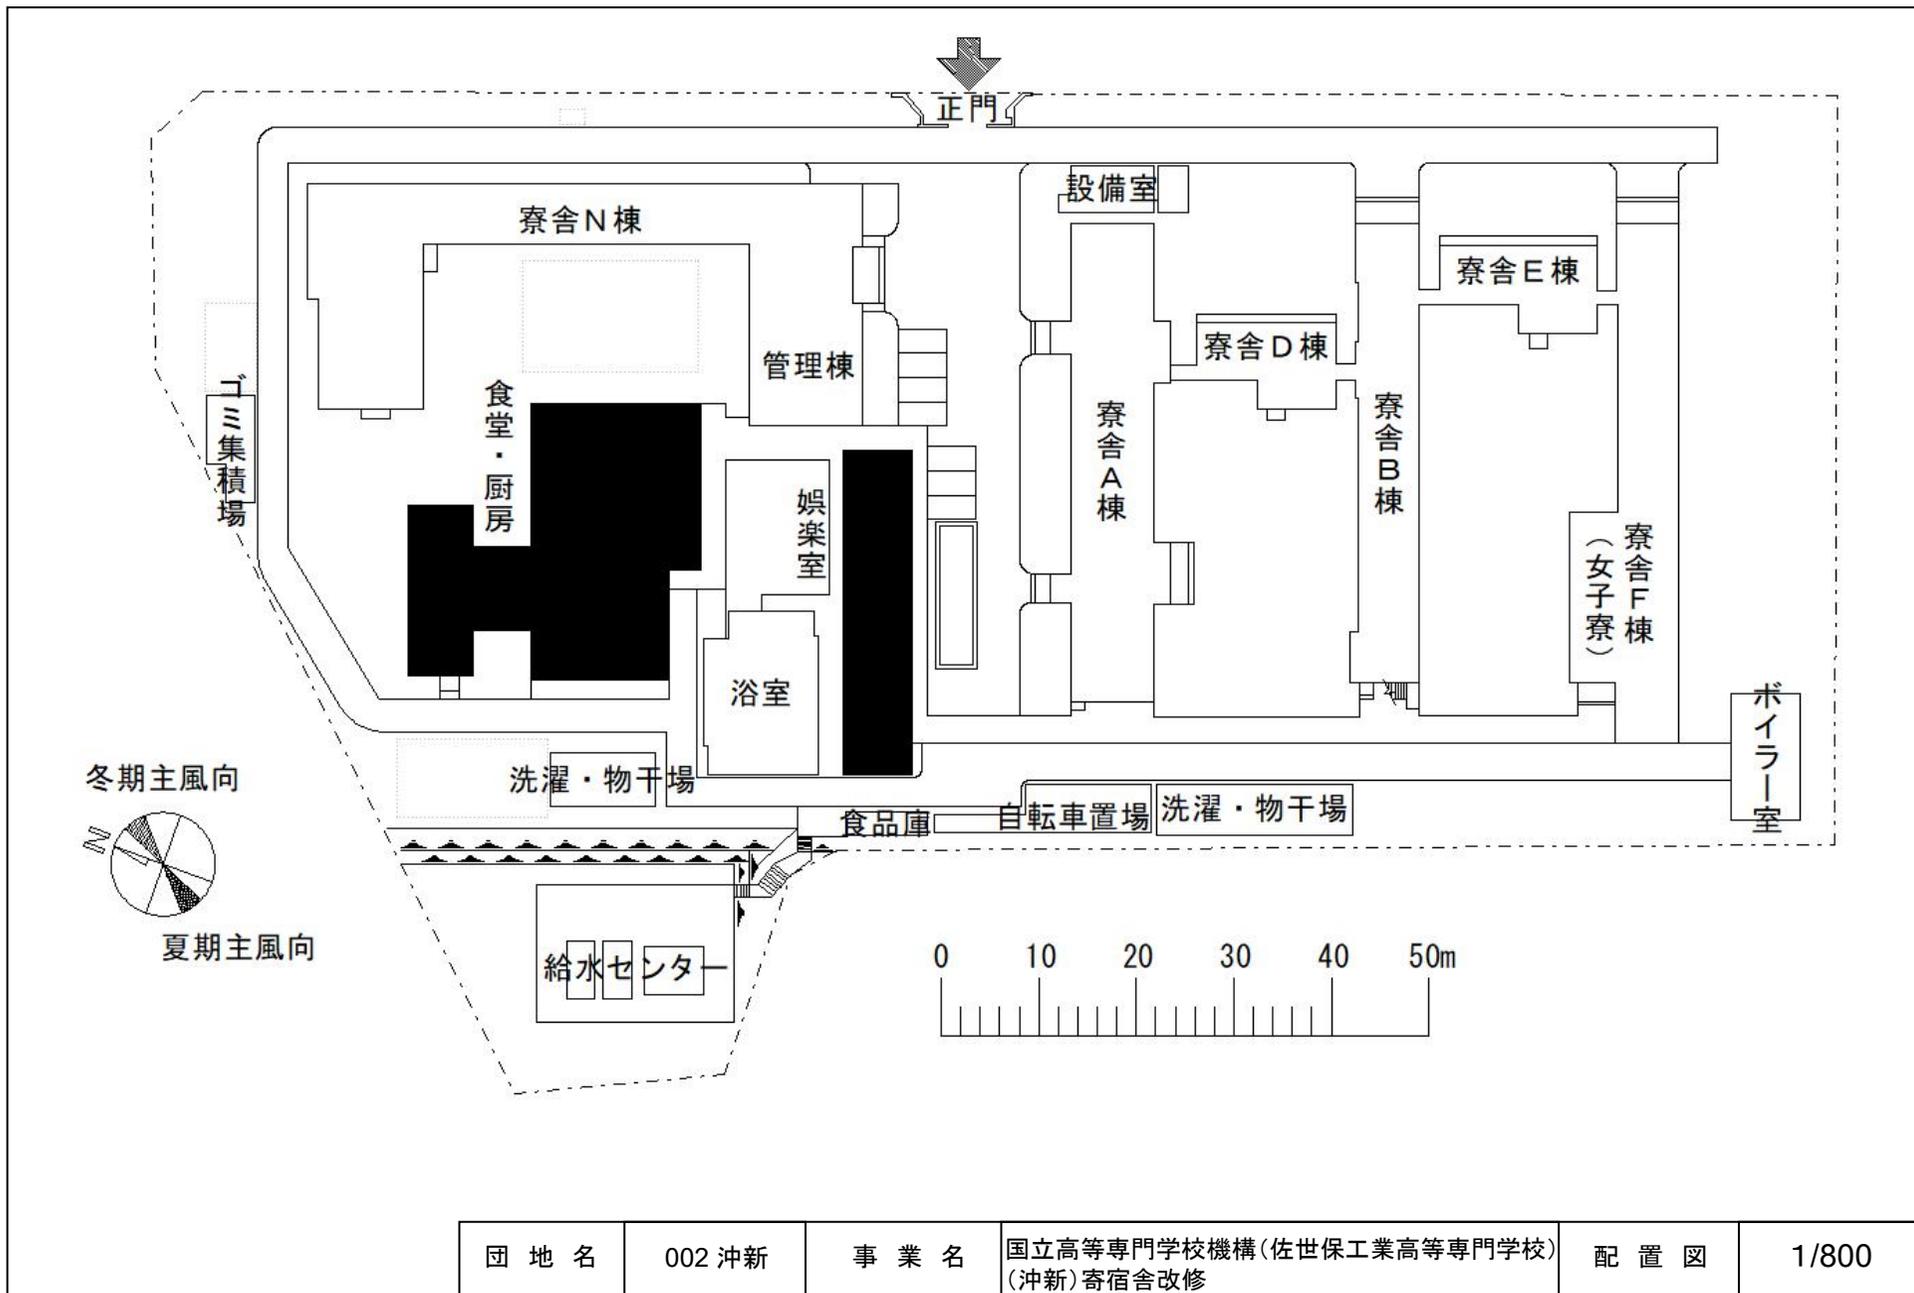


団地名	002 沖新	事業名	国立高等専門学校機構(佐世保工業高等専門学校) (沖新) 寄宿舎改修	配置図	1/800
-----	--------	-----	---------------------------------------	-----	-------

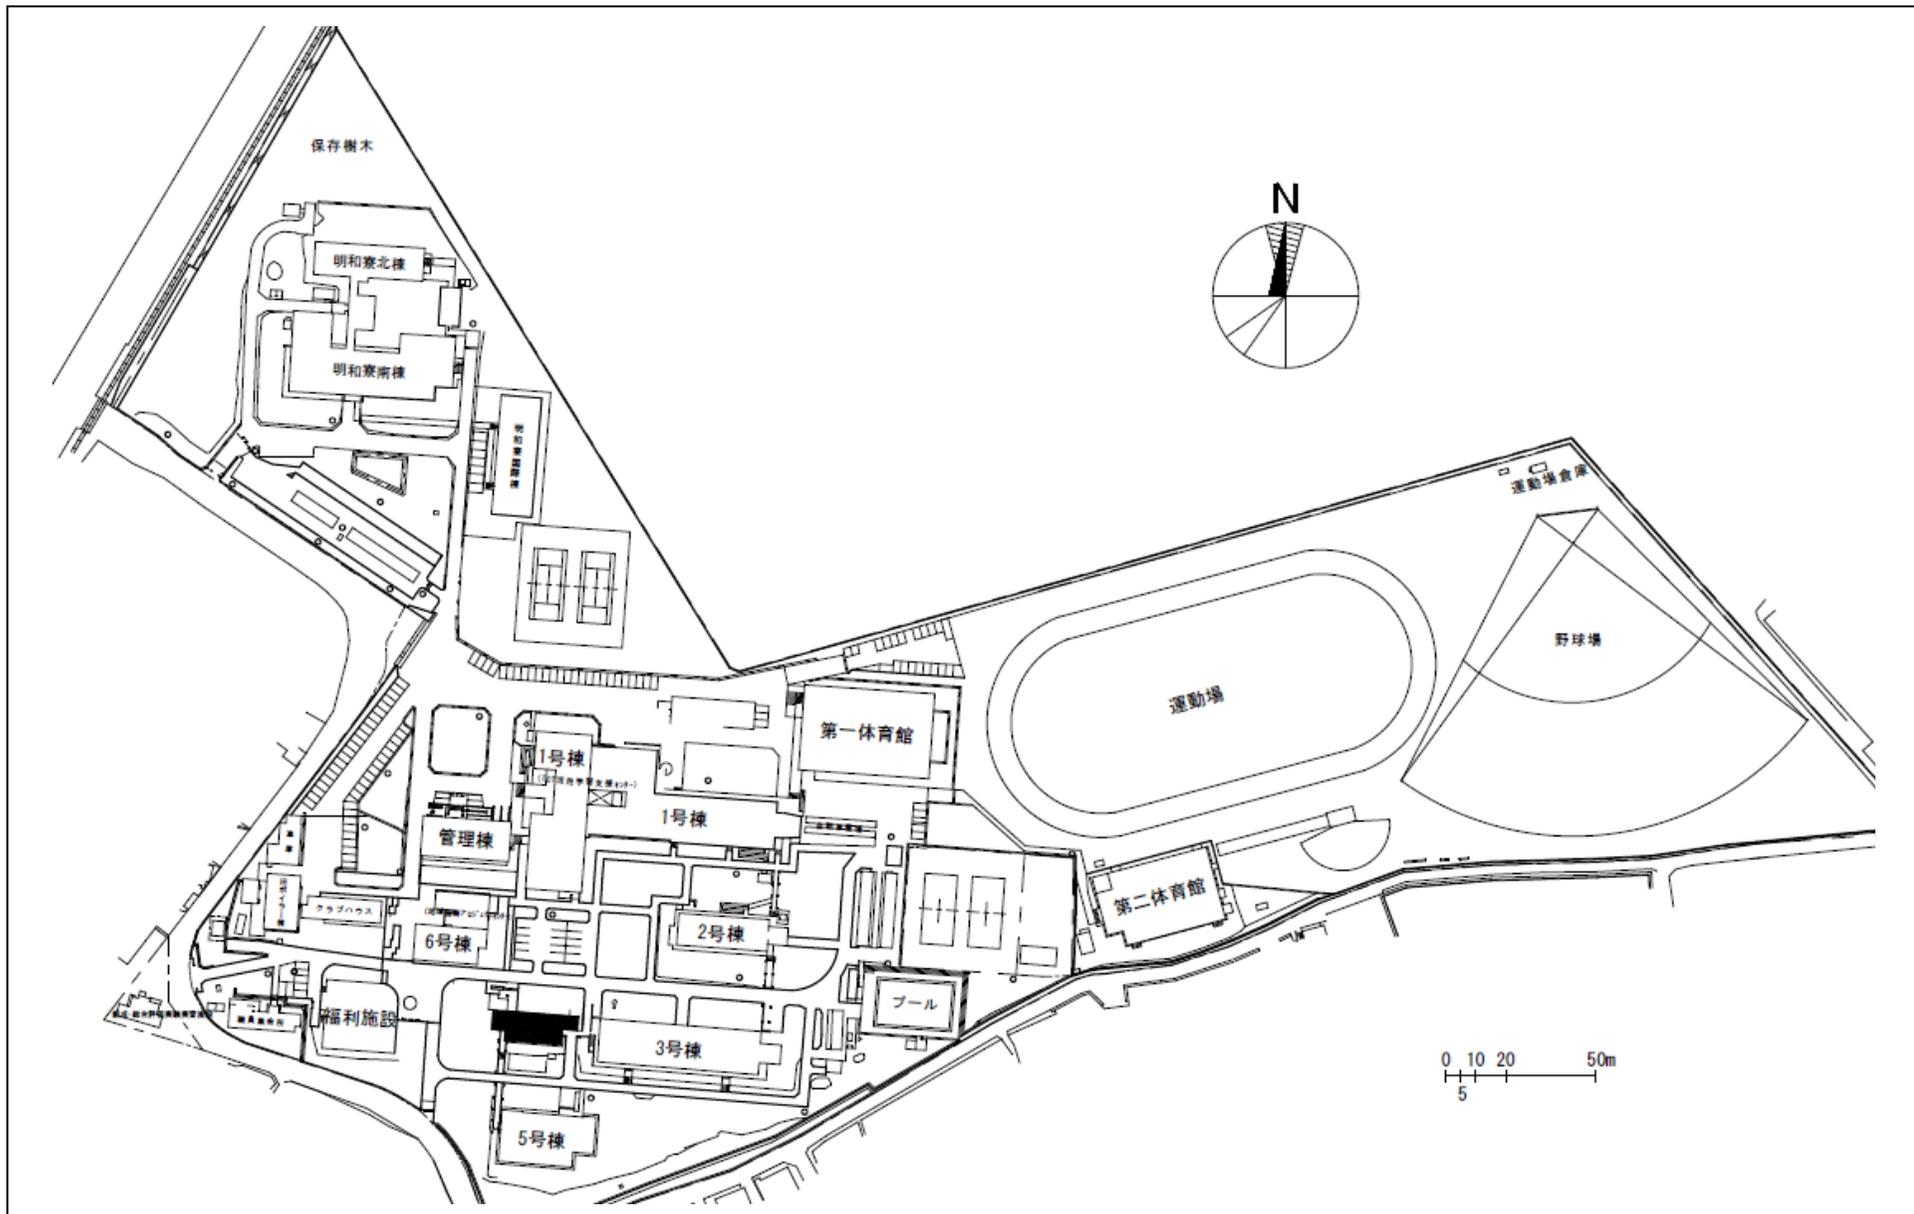

団地名	006 須屋	事業名	国立高等専門学校機構(熊本高等専門学校) (須屋)講義棟改修	配置図	1/2500
-----	--------	-----	-----------------------------------	-----	--------

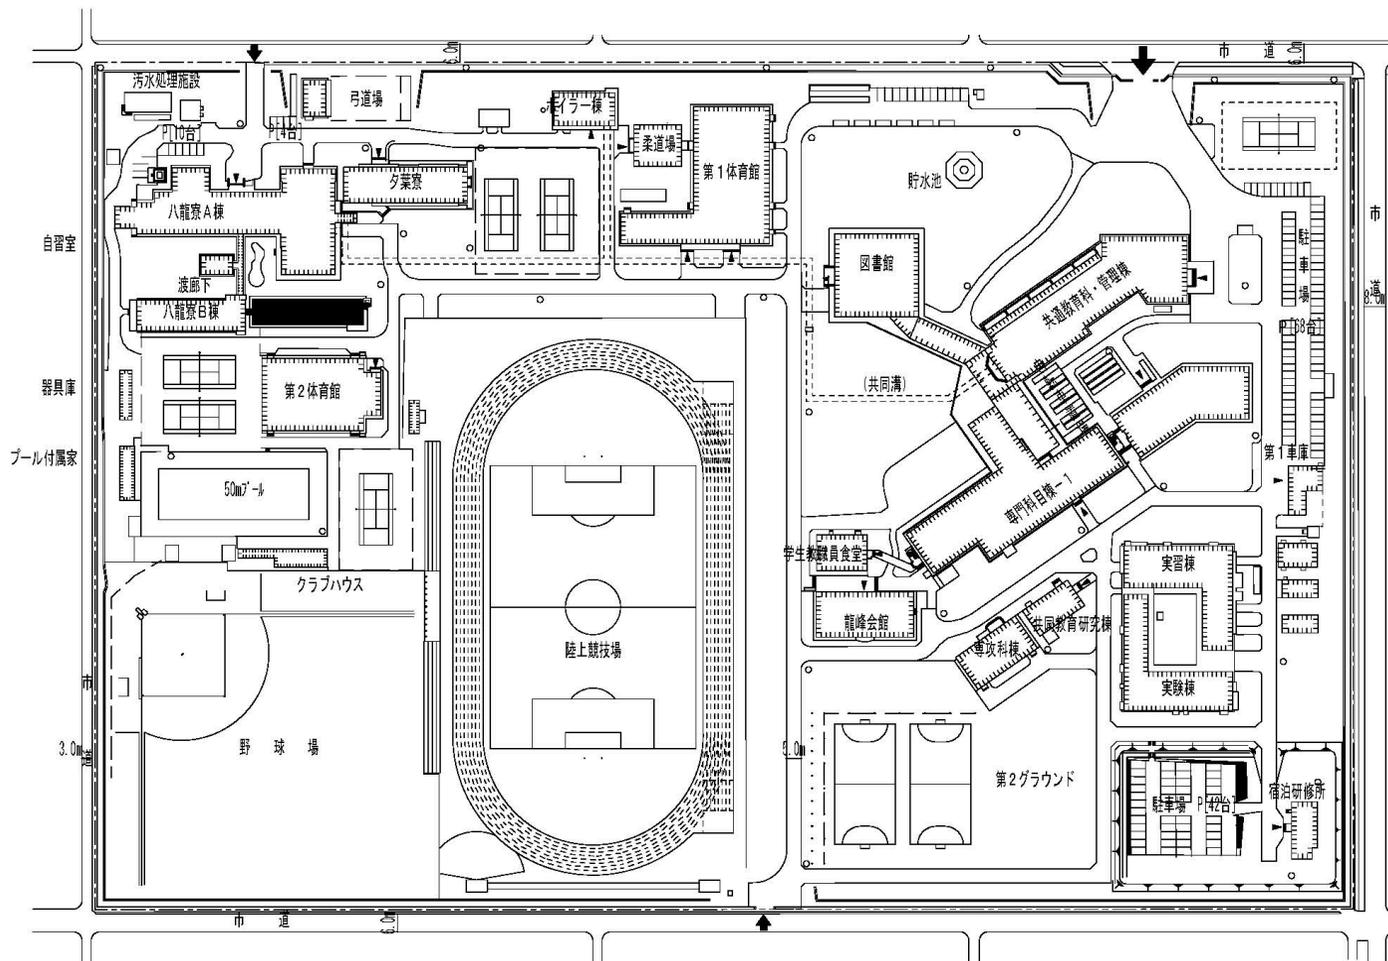

団地名	001 平山新町	事業名	国立高等専門学校機構(熊本高等専門学校) (平山新町)混住型学生寮改修	配置図	1/2500
-----	----------	-----	--	-----	--------

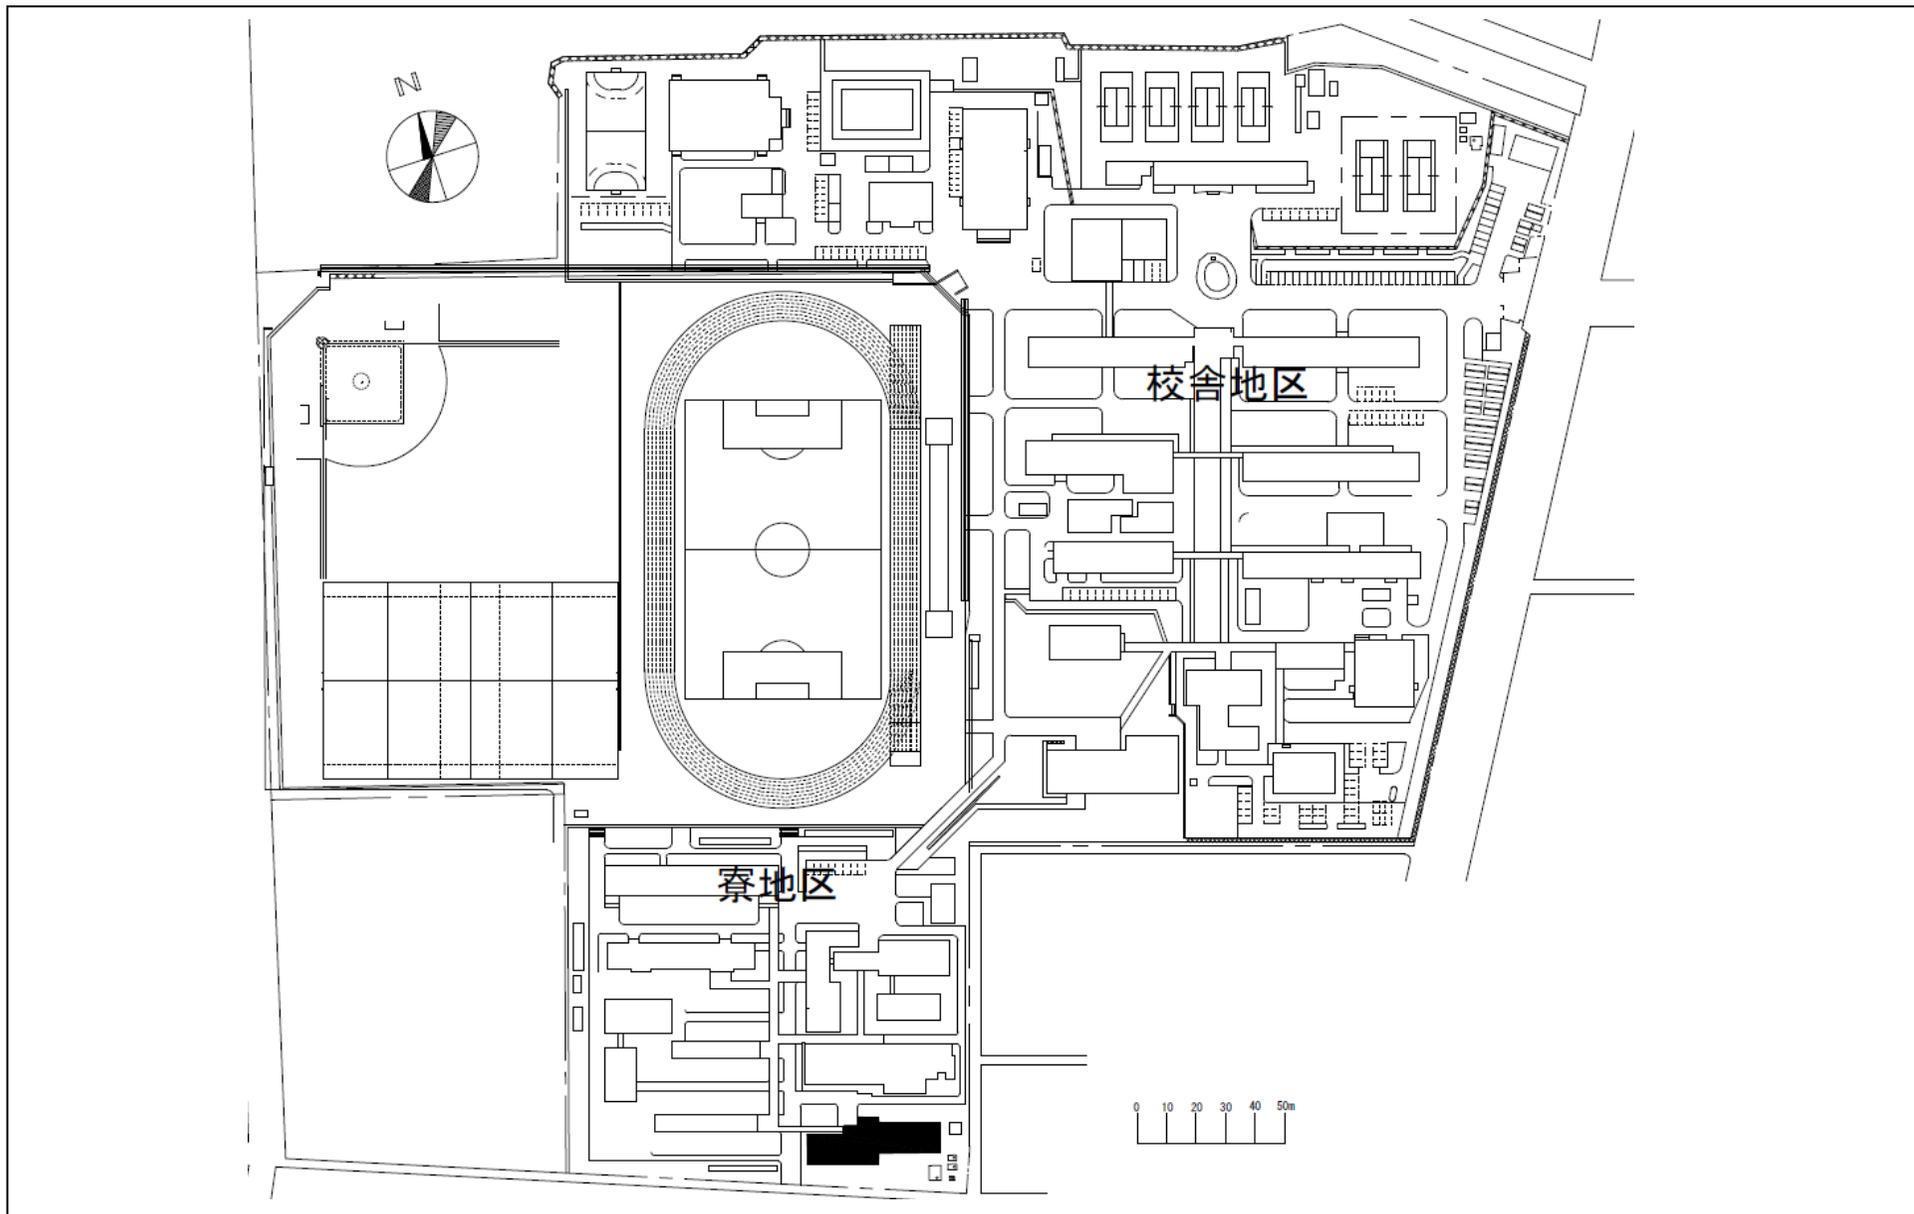

団地名	001 国見	事業名	国立高等専門学校機構(鹿児島工業高等専門学校) (国見)混住型学生寮改修	配置図	1/2000
-----	--------	-----	---	-----	--------